

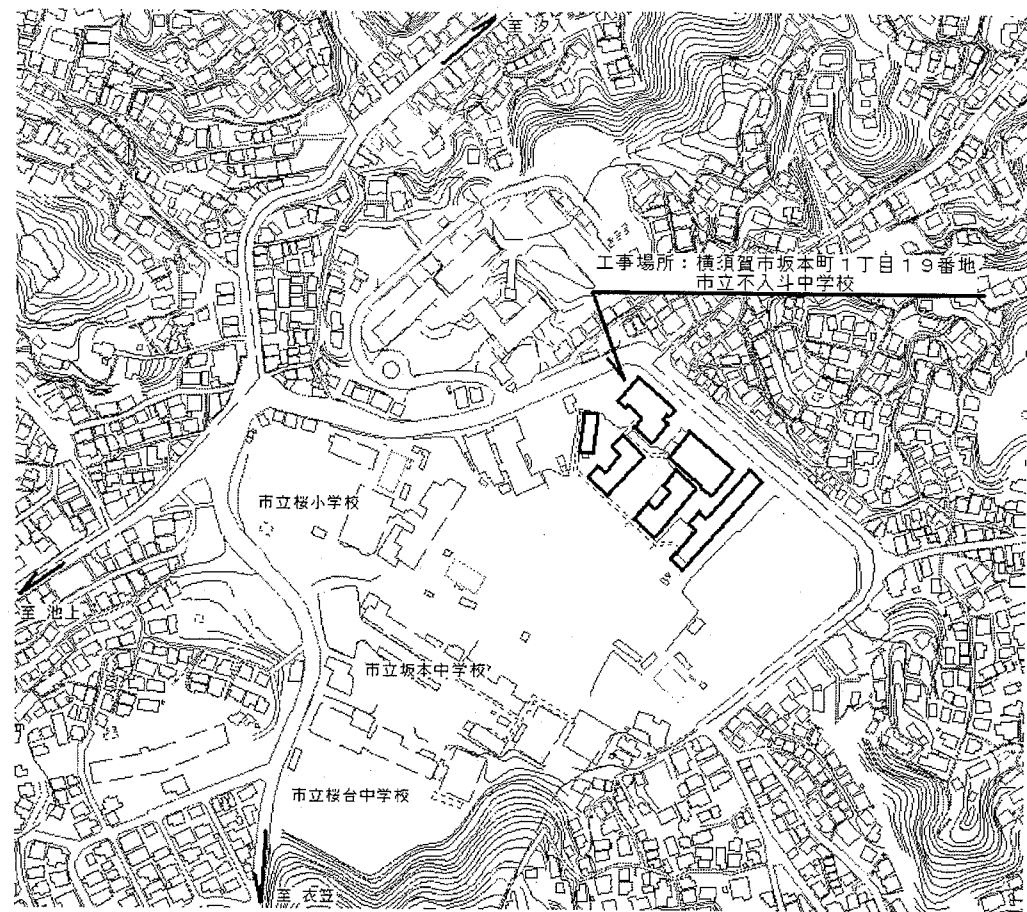
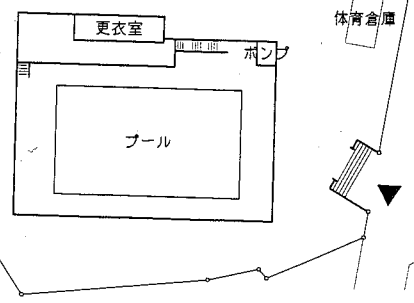
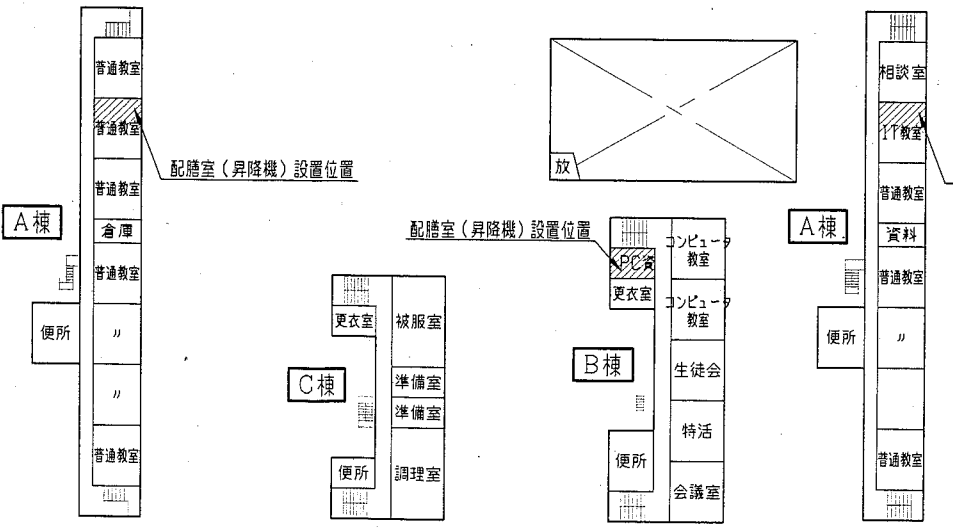
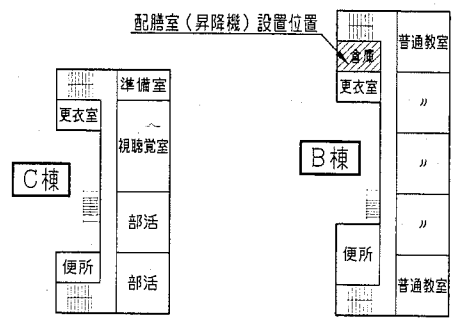


業務名	市立常葉中学校ほか1校昇降機設置工事設計業務委託		設計者資格 氏名	級建築士登録第 号		課長	主査等	担当者	横須賀市 都市部 公共建築課
図面名称	案内図・配置図・各階平面図 (常葉中学校)	図番	1 - 2	縮尺	1/800	作図	平成 30 年 5 月 日		

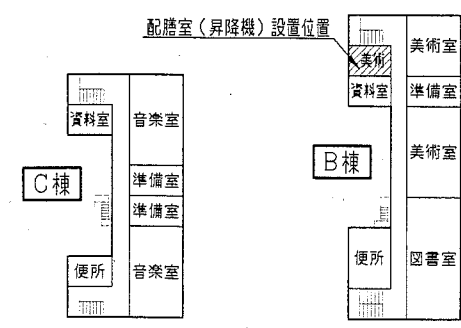

案内図

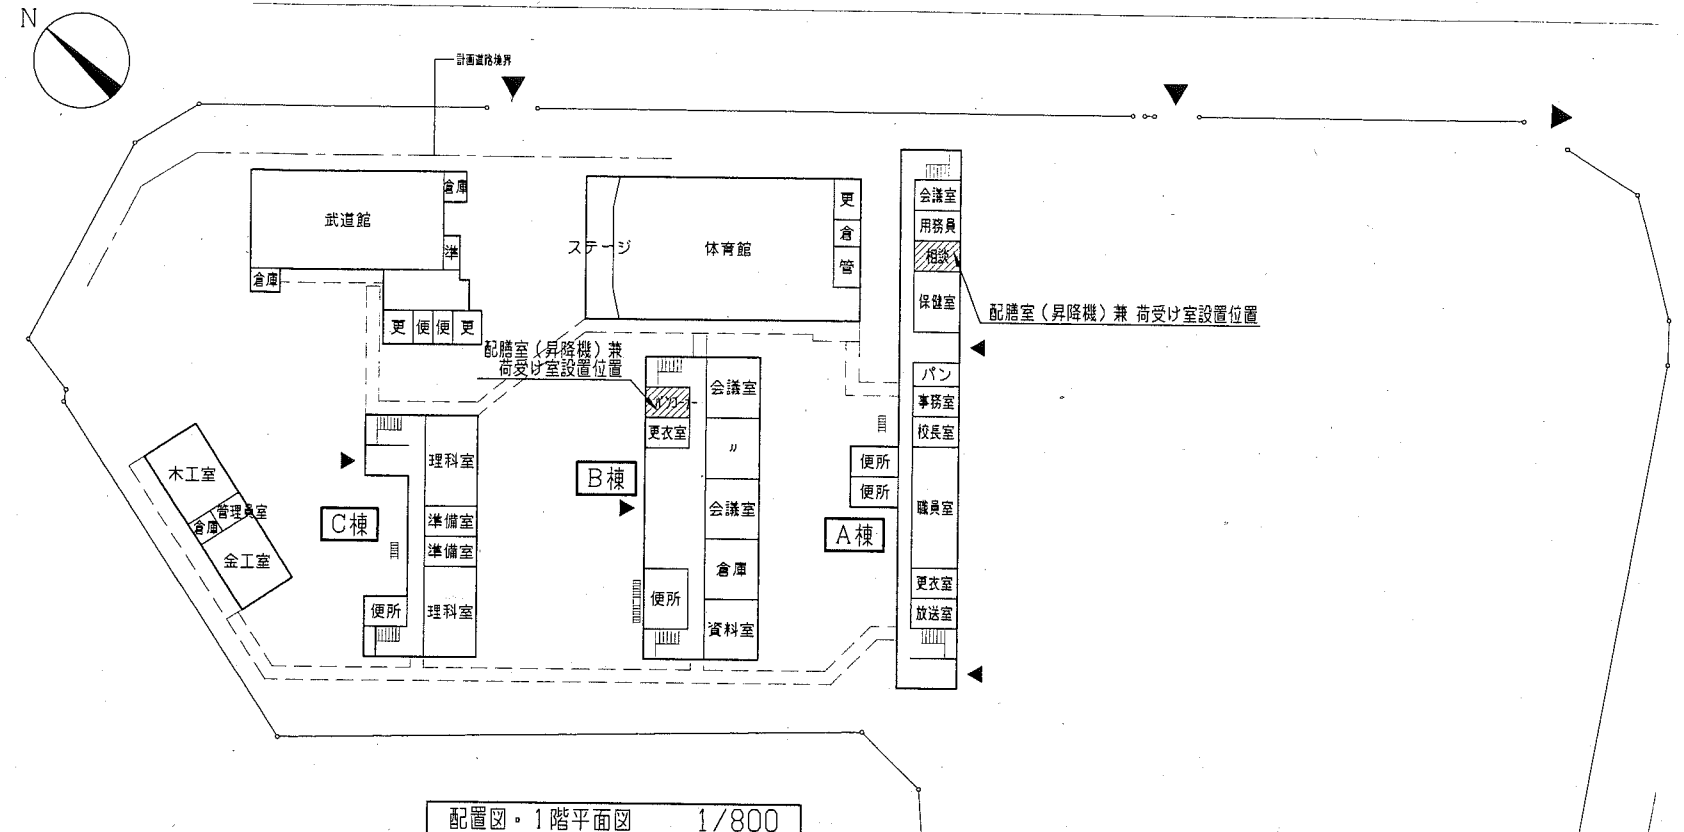

業務名	市立常葉中学校ほか1校昇降機設置工事設計業務委託			設計者資格 氏名	級建築士登録第 号		課長	主査等	担当者	横須賀市 都市部 公共建築課
図面名称	案内図・配置図・各階平面図 (不入斗中学校)	図番	2-2	縮尺	1/800	作図	平成30年5月 日			