




案内図

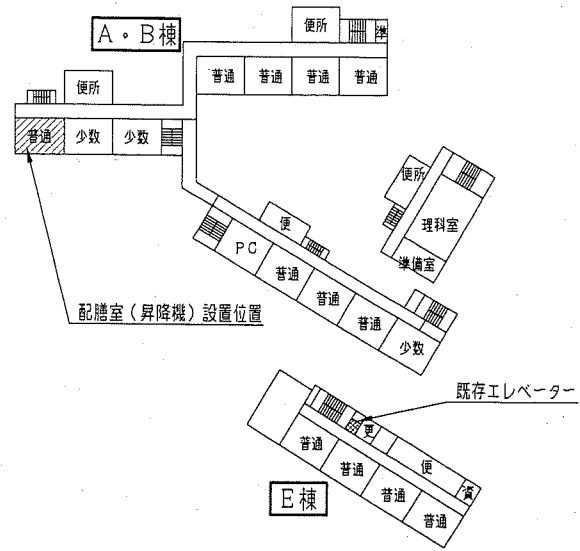


2階平面図 1/1000

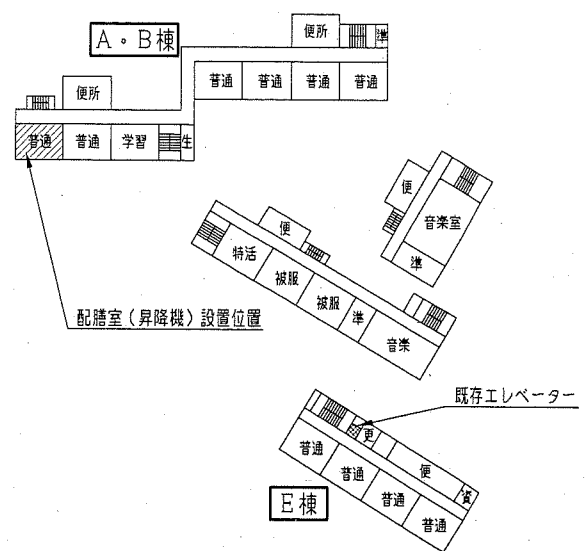

3階平面図 1/1000

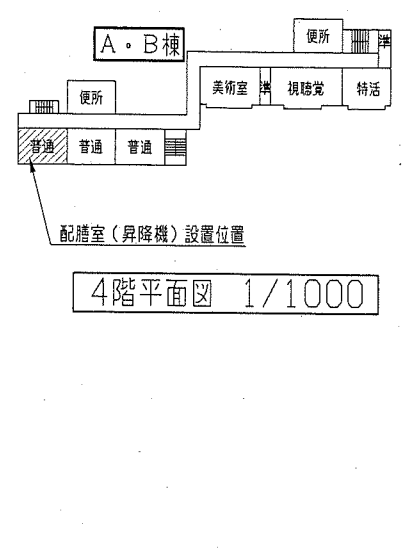


4階平面図 1/1000

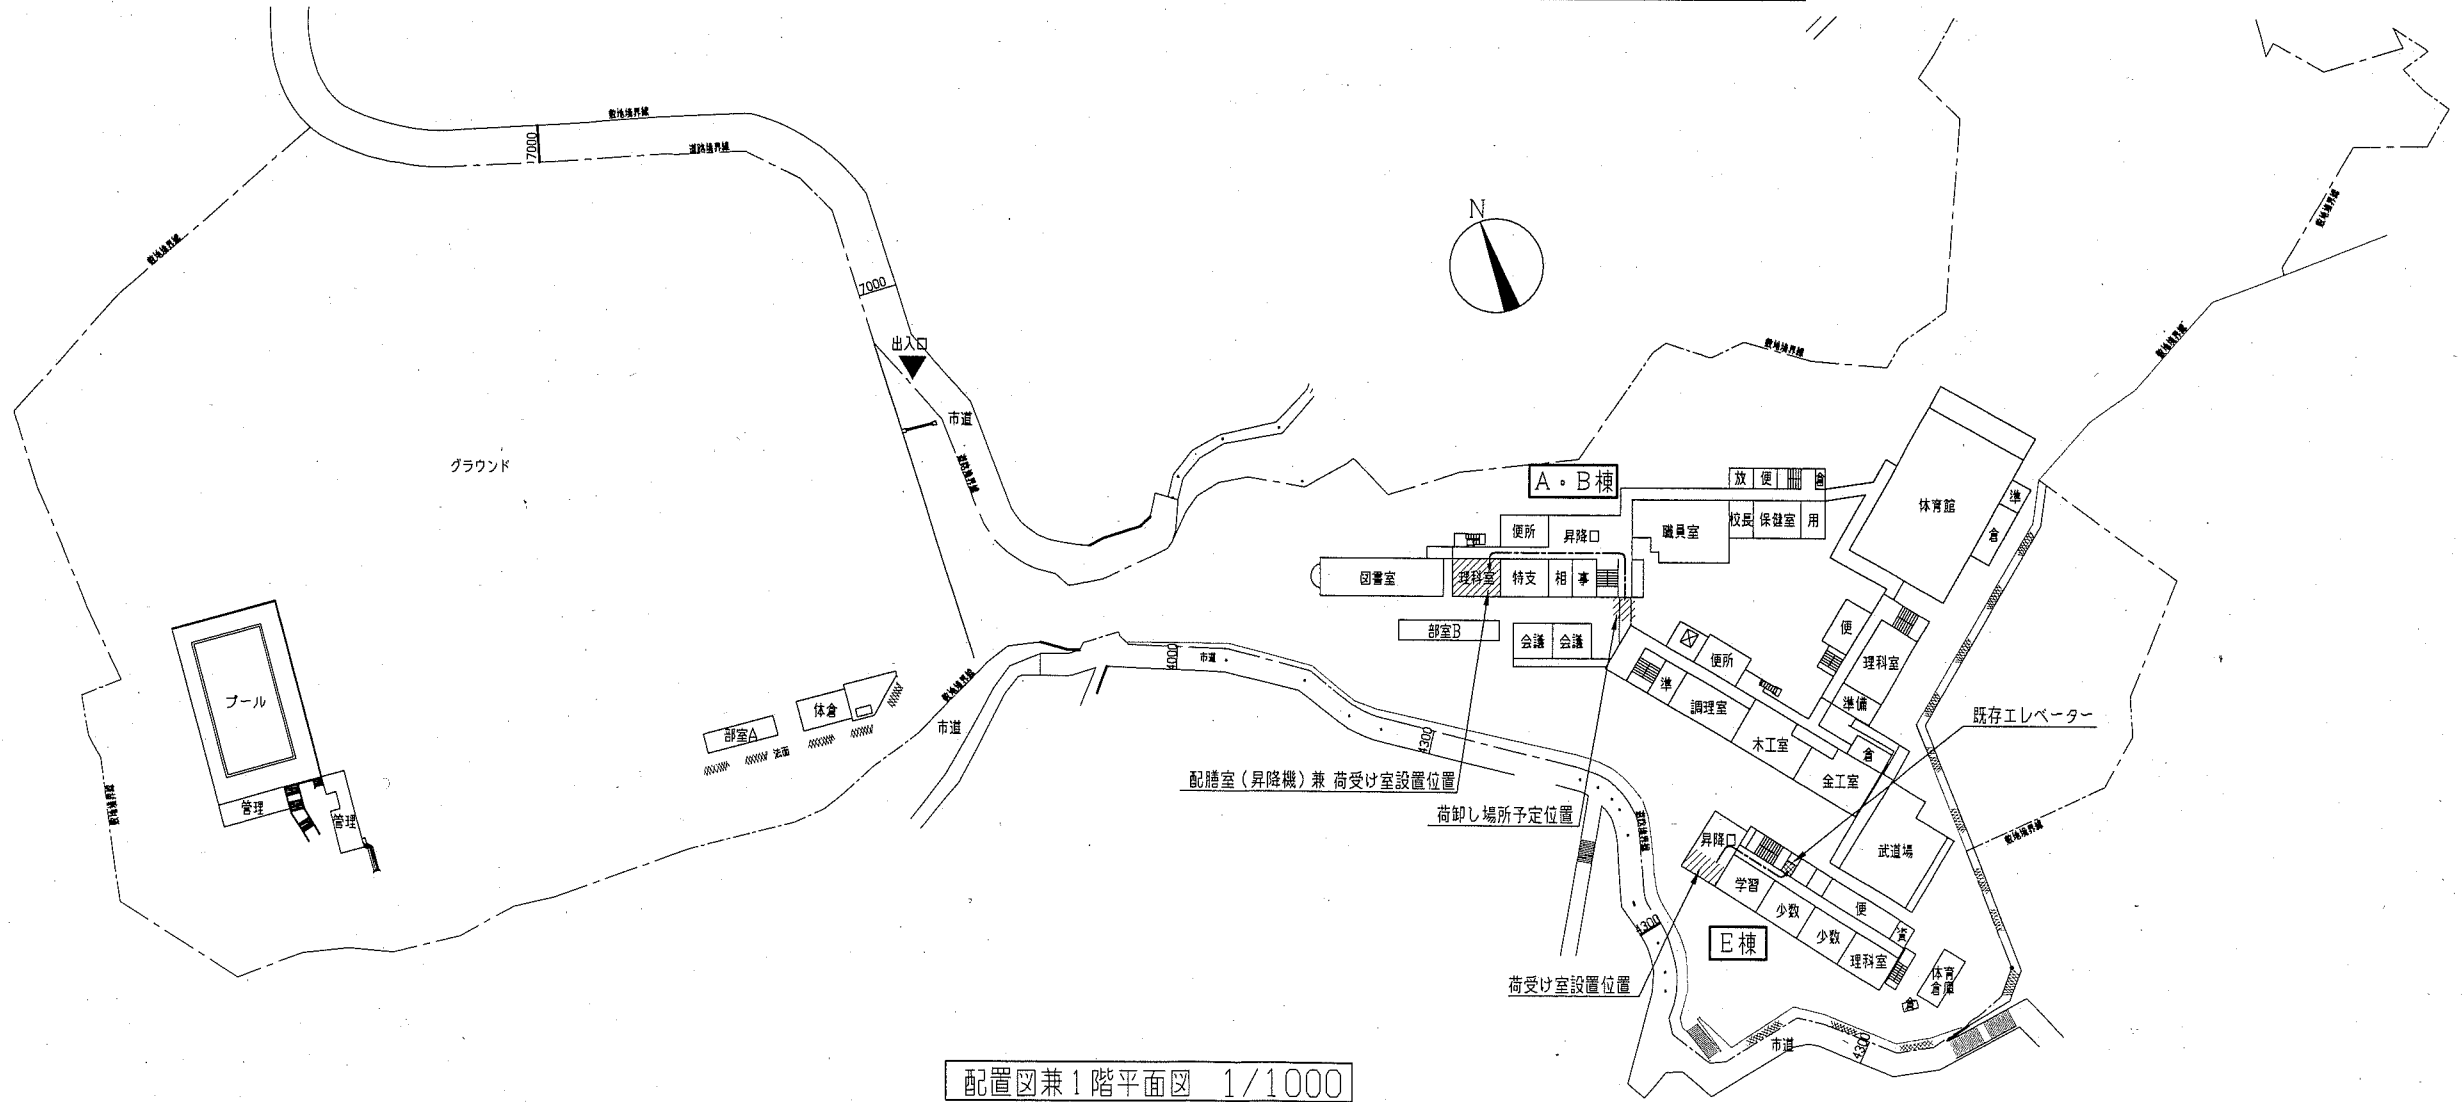


配置図兼1階平面図 1/1000


業務名	市立大矢部中学校ほか2校昇降機設置工事設計業務委託			設計者資格氏名	級建築士登録第 号			課長	主査等	担当者	横須賀市 都市部 公共建築課
図面名称	案内図・配置図・各階平面図 (浦賀中学校)	図番	2-3	縮尺	1/1000	作図	平成 30年 5月 日				

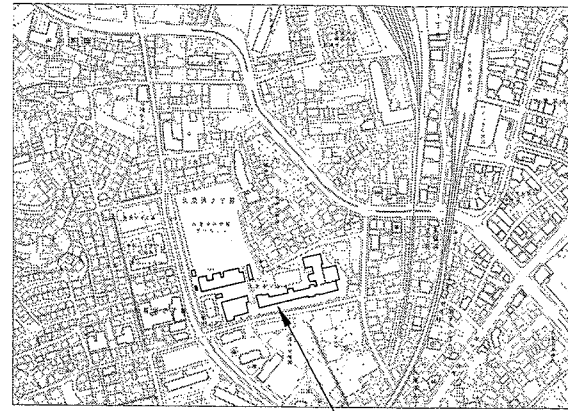


案内図 工事場所：市立久里浜中学校
横須賀市久里浜2丁目11番1号

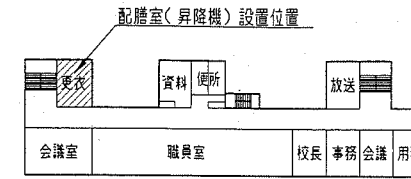


A棟2階平面図 1/800

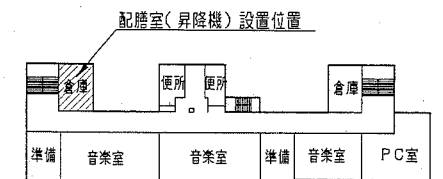


A棟4階平面図 1/800

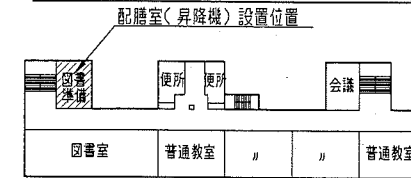


A棟3階平面図 1/800

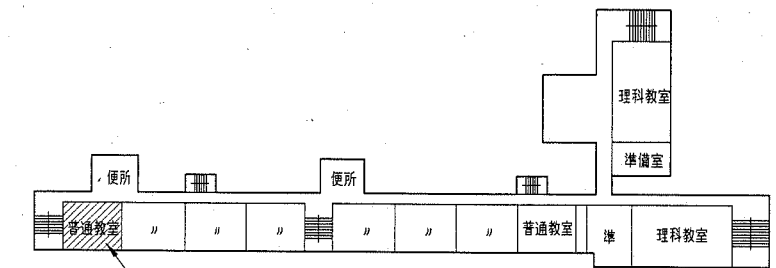


B・C棟2階平面図 1/800

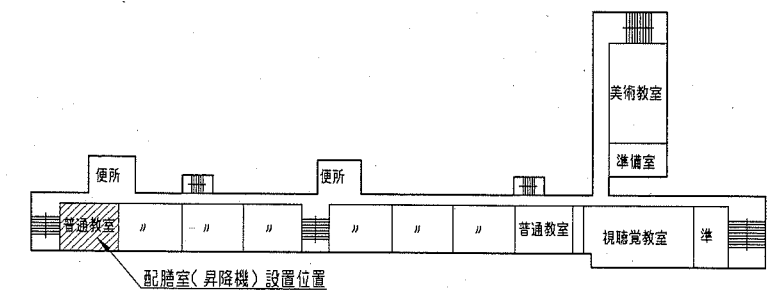

B・C棟3階平面図 1/800

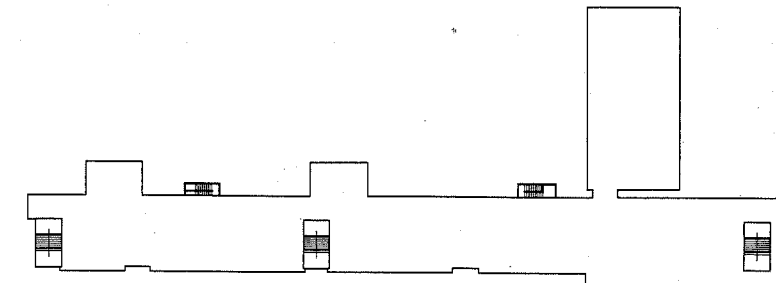

B・C棟R階平面図 1/800

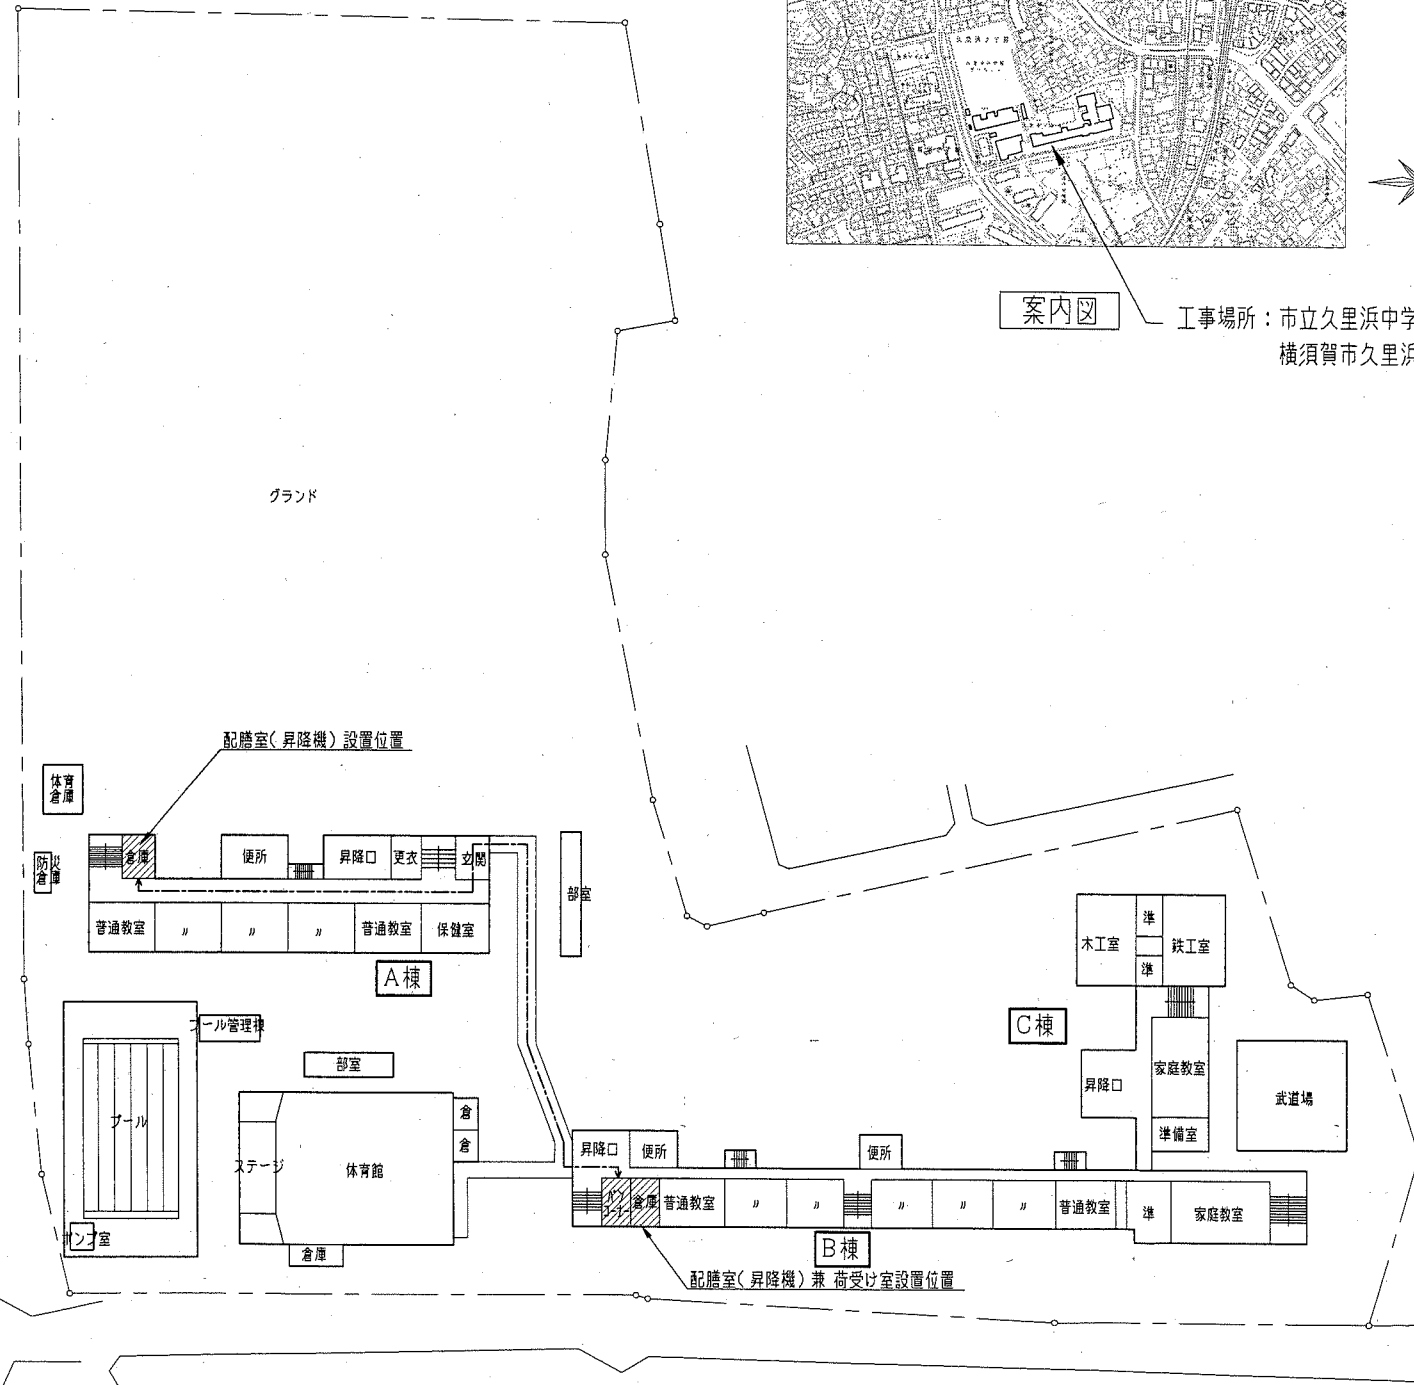

配置図・各棟1階平面図 1/800

業務名	市立大矢部中学校ほか2校昇降機設置工事設計業務委託			氏名	級建築士登録第 号		課長	主査等	担当者	横須賀市 都市部 公共建築課
図面名称	案内図・配置図・各階平面図 (久里浜中学校)	図番	3-3	縮尺	1/800	作図	平成30年5月 日			