


配置図

追浜行政C


工事名	追浜行政センターほか9か所建築基準法第12条定期点検業務委託			設計者資格 氏名	級建築士登録第 号			課長	主査等	担当者	横須賀市 財政部 FM推進課
図面名称	案内図・配置図	図番	縮尺	作図	平成	年	月	日			

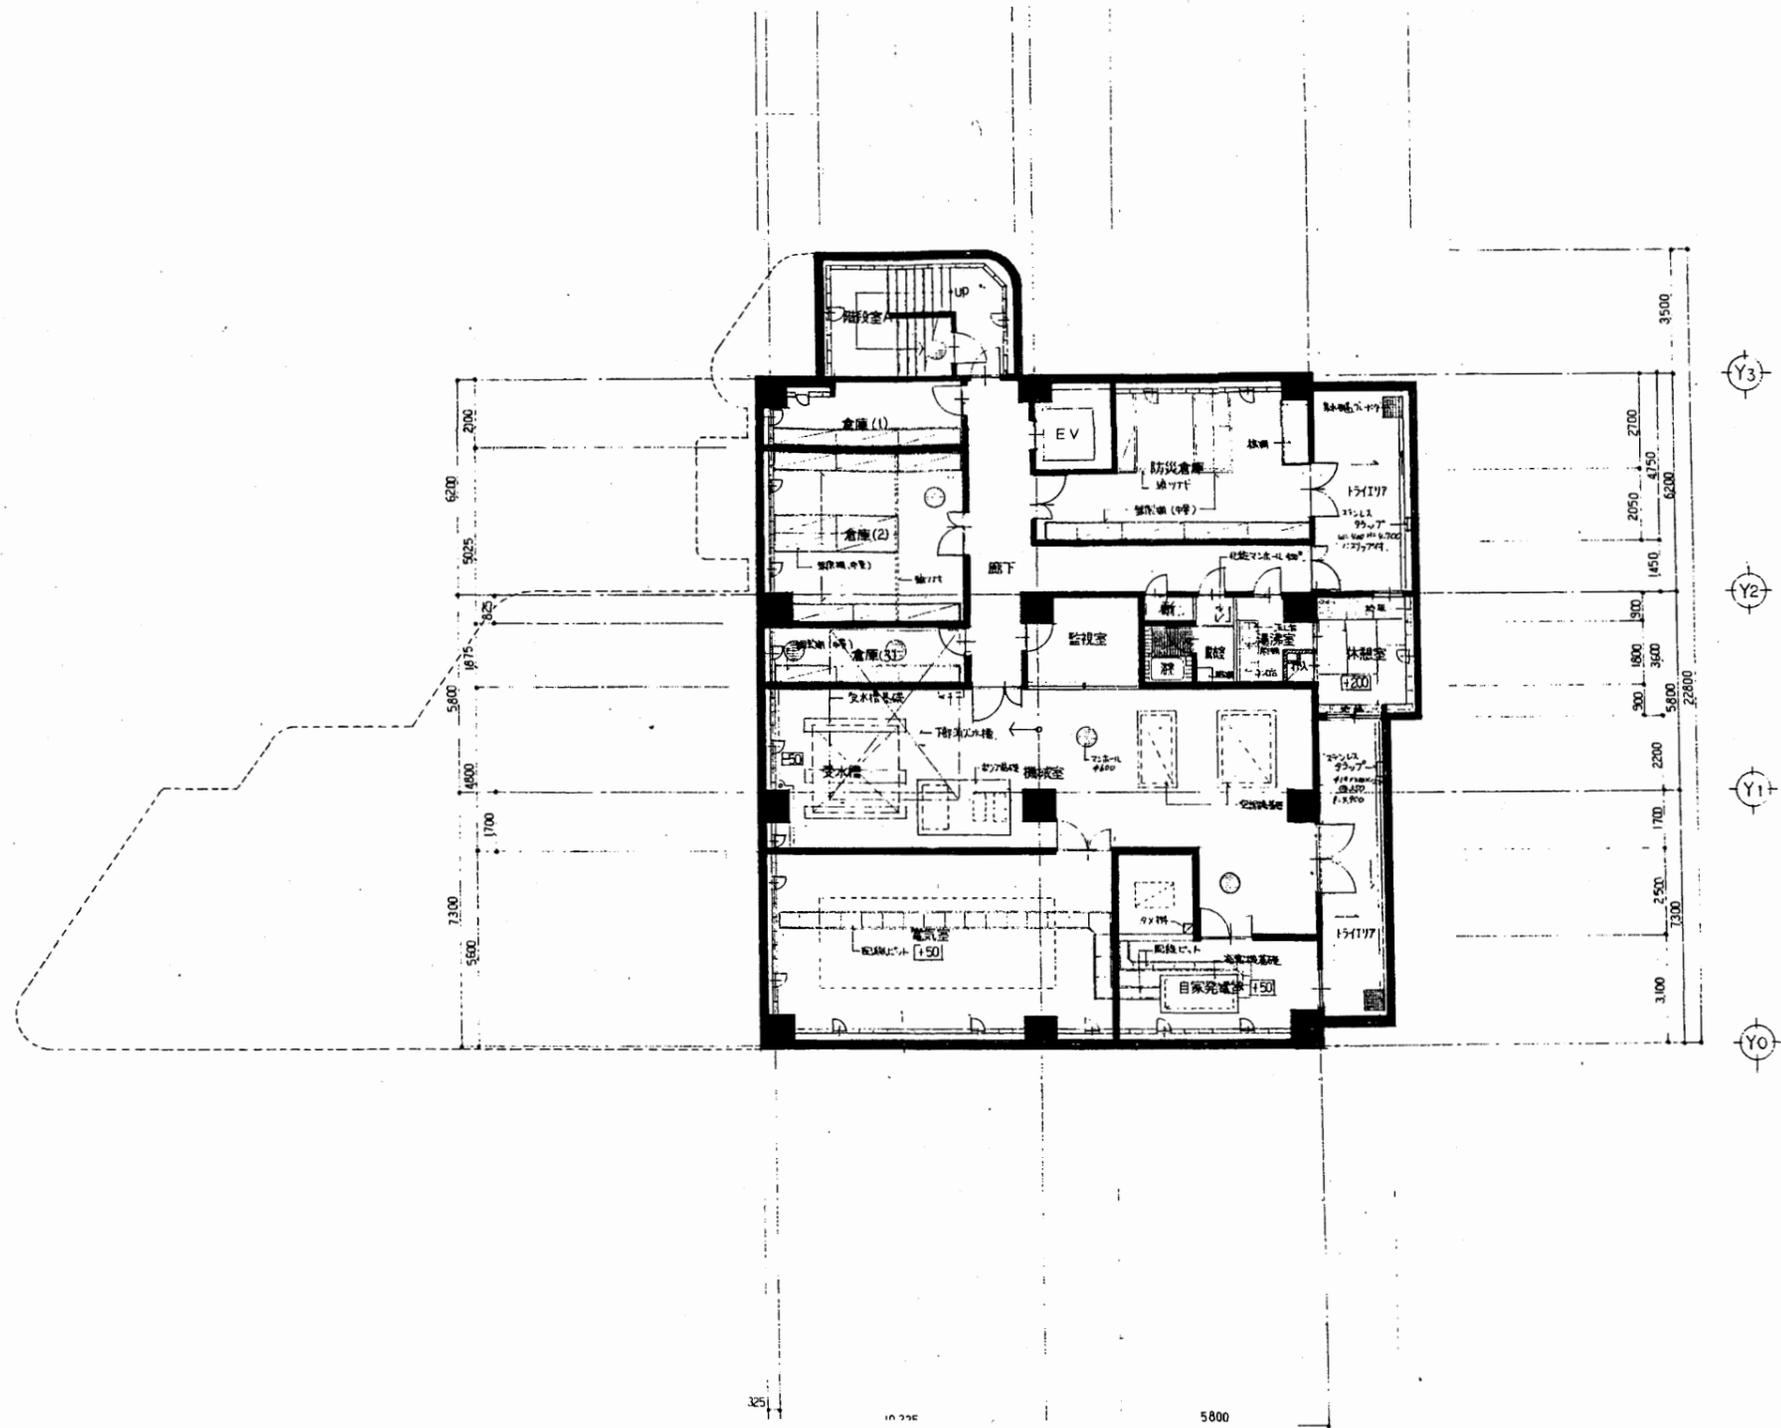

地階平面図 S 1:200


追浜行政C

工事名	追浜行政センターほか9か所建築基準法第12条定期点検業務委託			設計者資格 氏名	級建築士登録第 号			課長	主査等	担当者	横須賀市 財政部 FM推進課
図面名称	地階平面図	図番		縮尺	S 1:200	作図	平成	年	月	日	

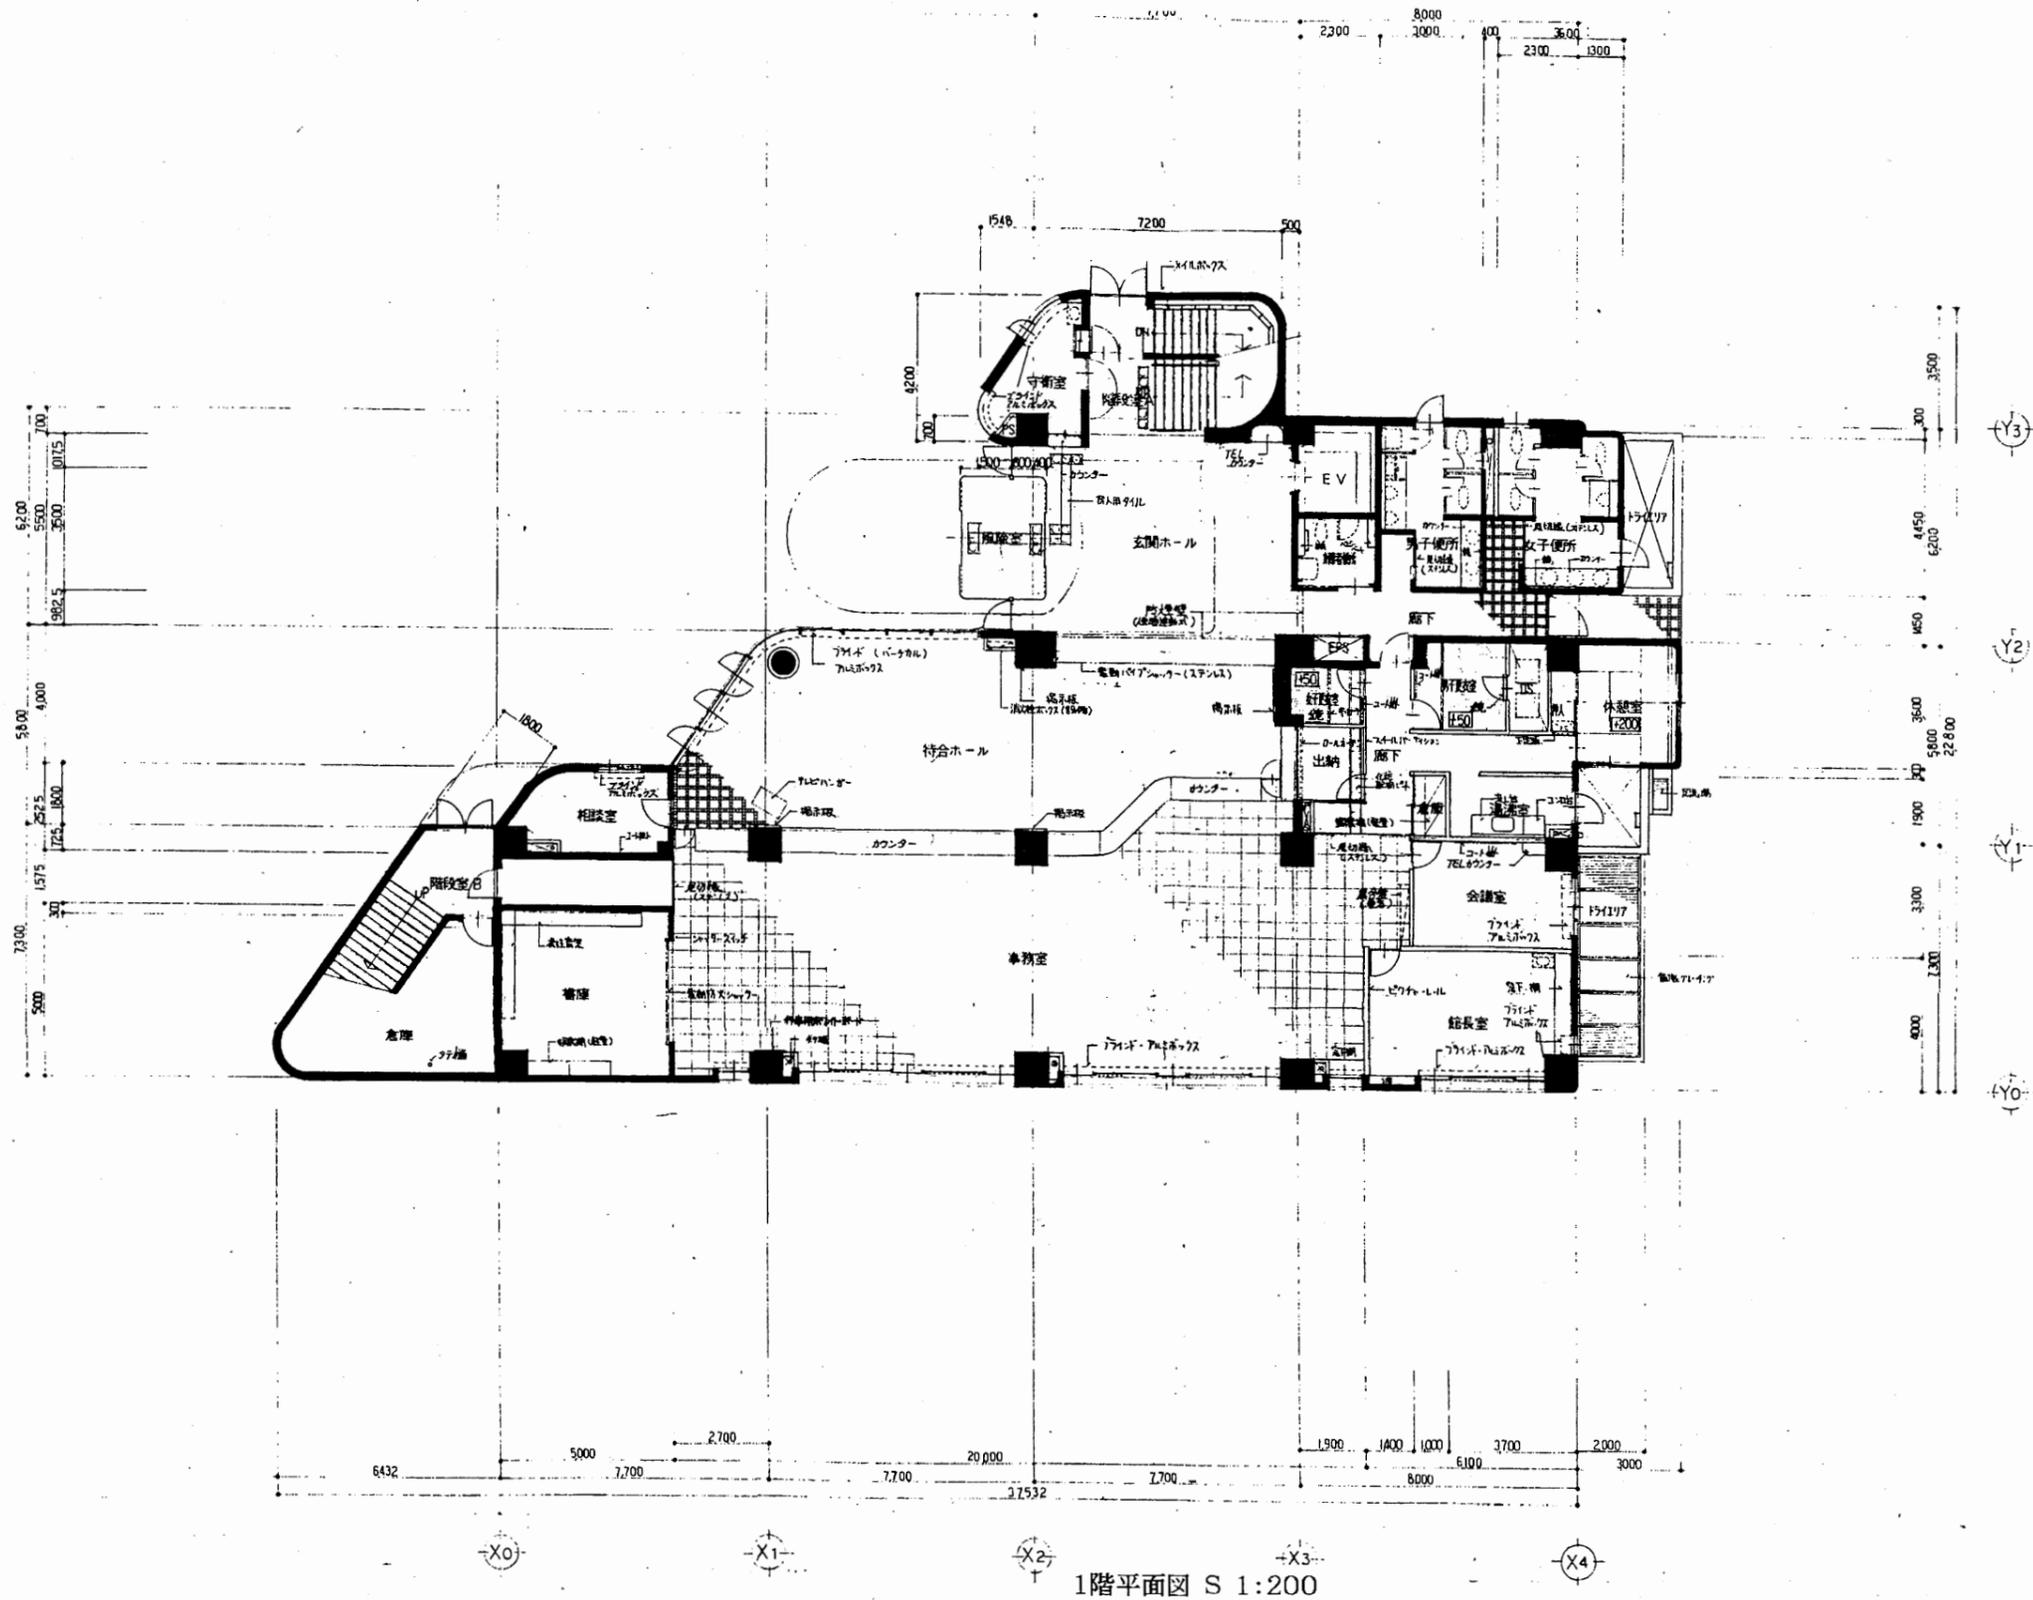

追浜行政C


工事名	追浜行政センターほか9か所建築基準法第12条定期点検業務委託			設計者資格 氏名	級建築士登録第 号			課長	主査等	担当者	横須賀市 財政部 FM推進課
図面名称	1階平面図	図番		縮尺	S 1:200	作図	平成 年 月 日				

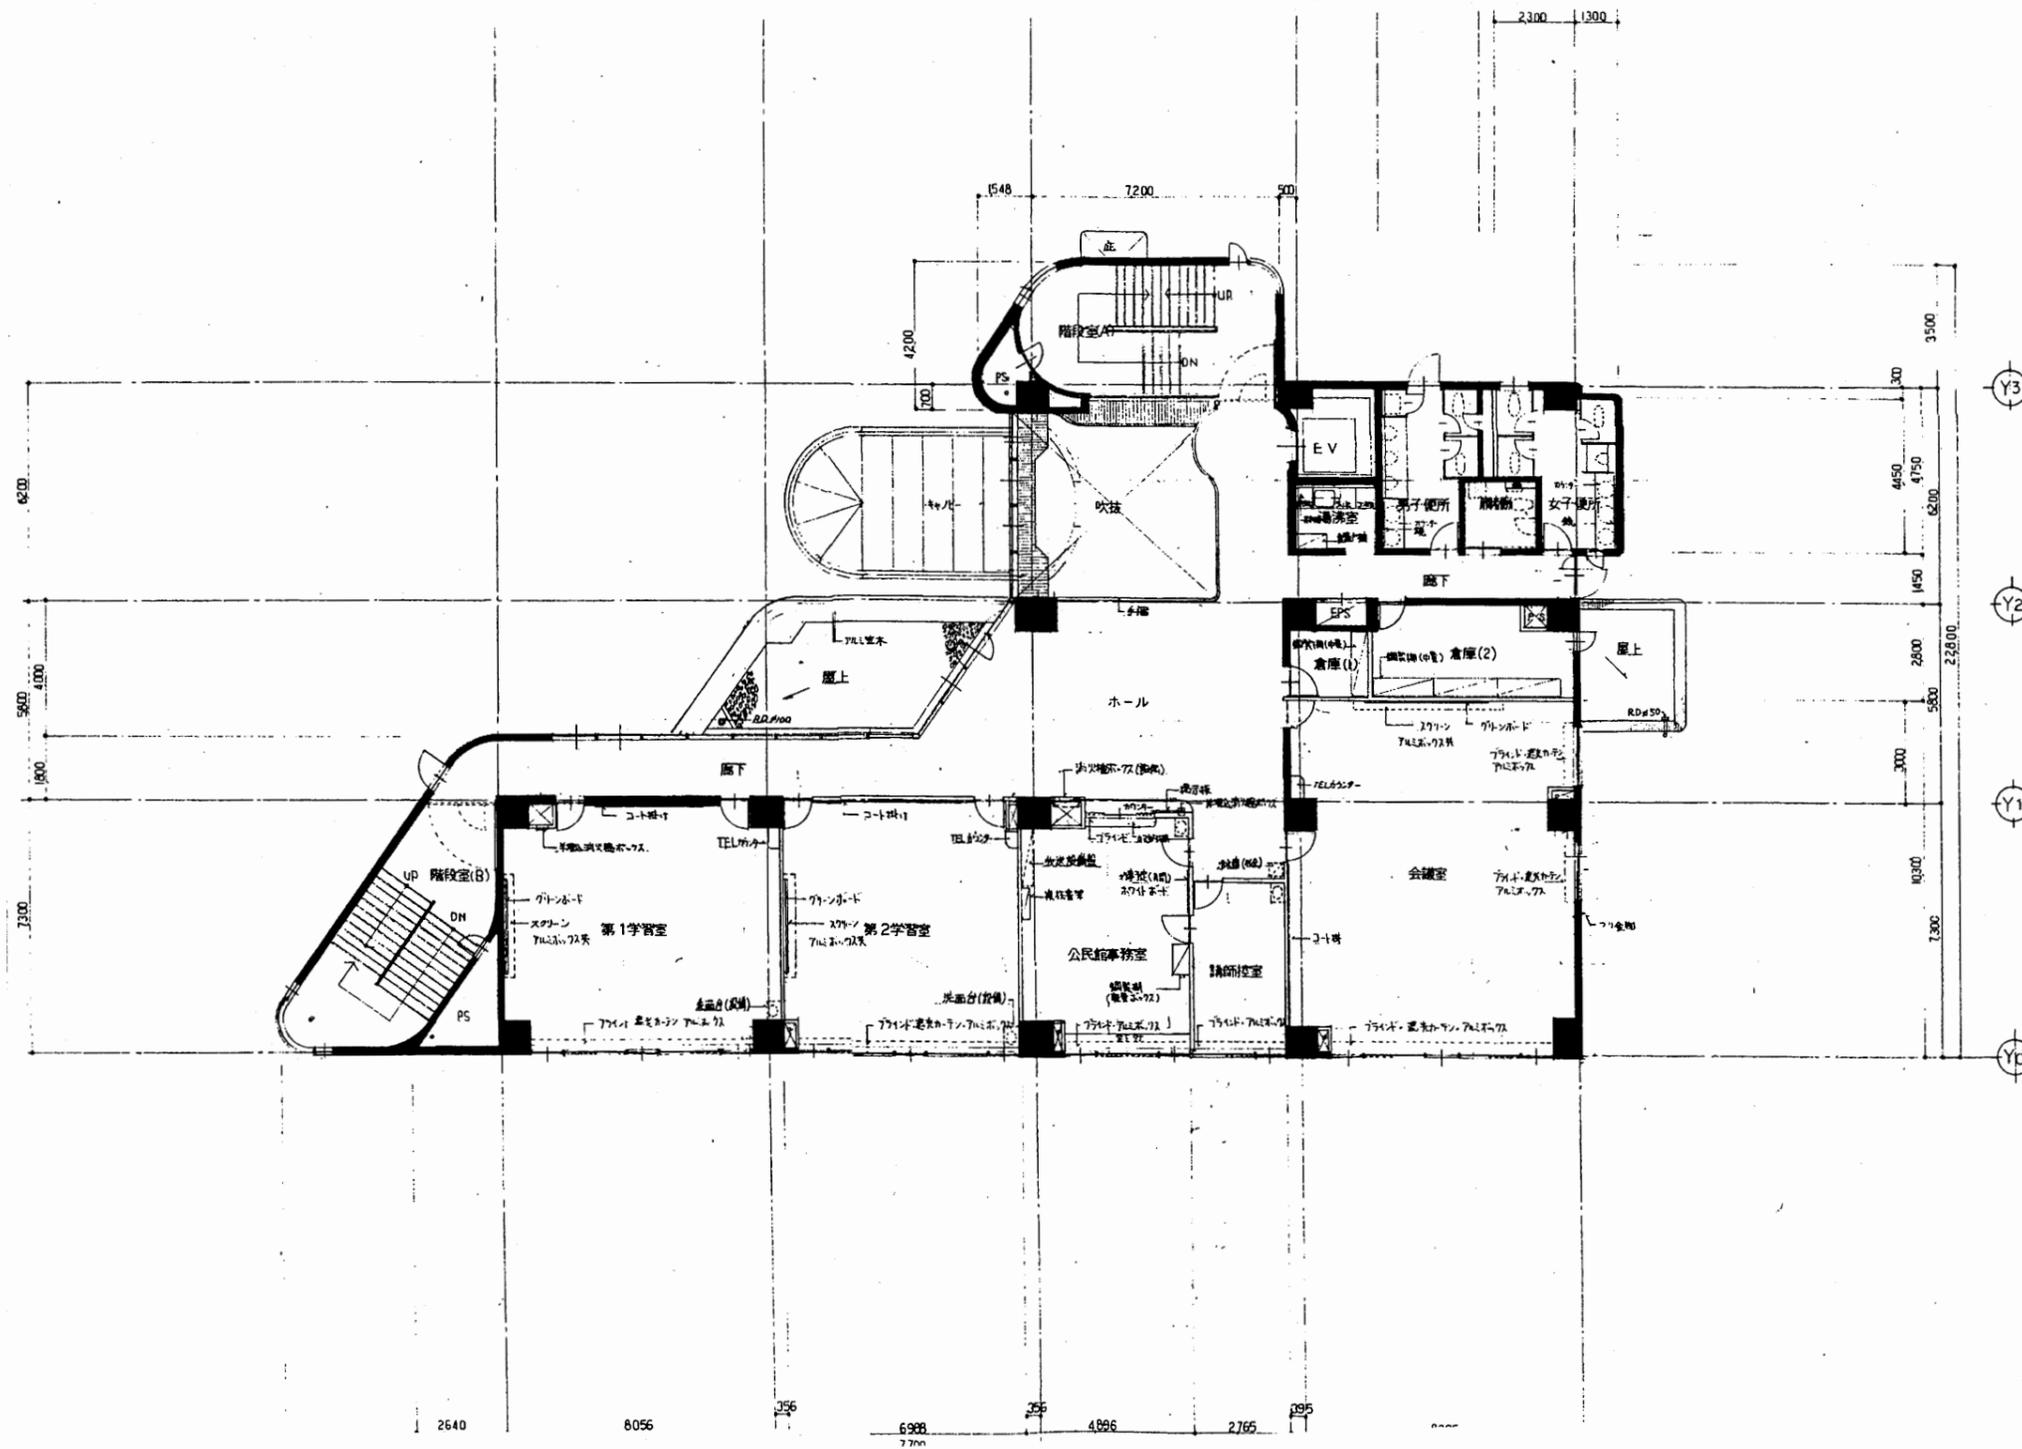

2階平面図 S 1:200

追浜行政C


工事名	追浜行政センターほか9か所建築基準法第12条定期点検業務委託			設計者資格 氏名	級建築士登録第 号			課長	主査等	担当者	横須賀市 財政部 FM推進課
図面名称	2階平面図	図番		縮尺	S 1:200	作図	平成 年 月 日				

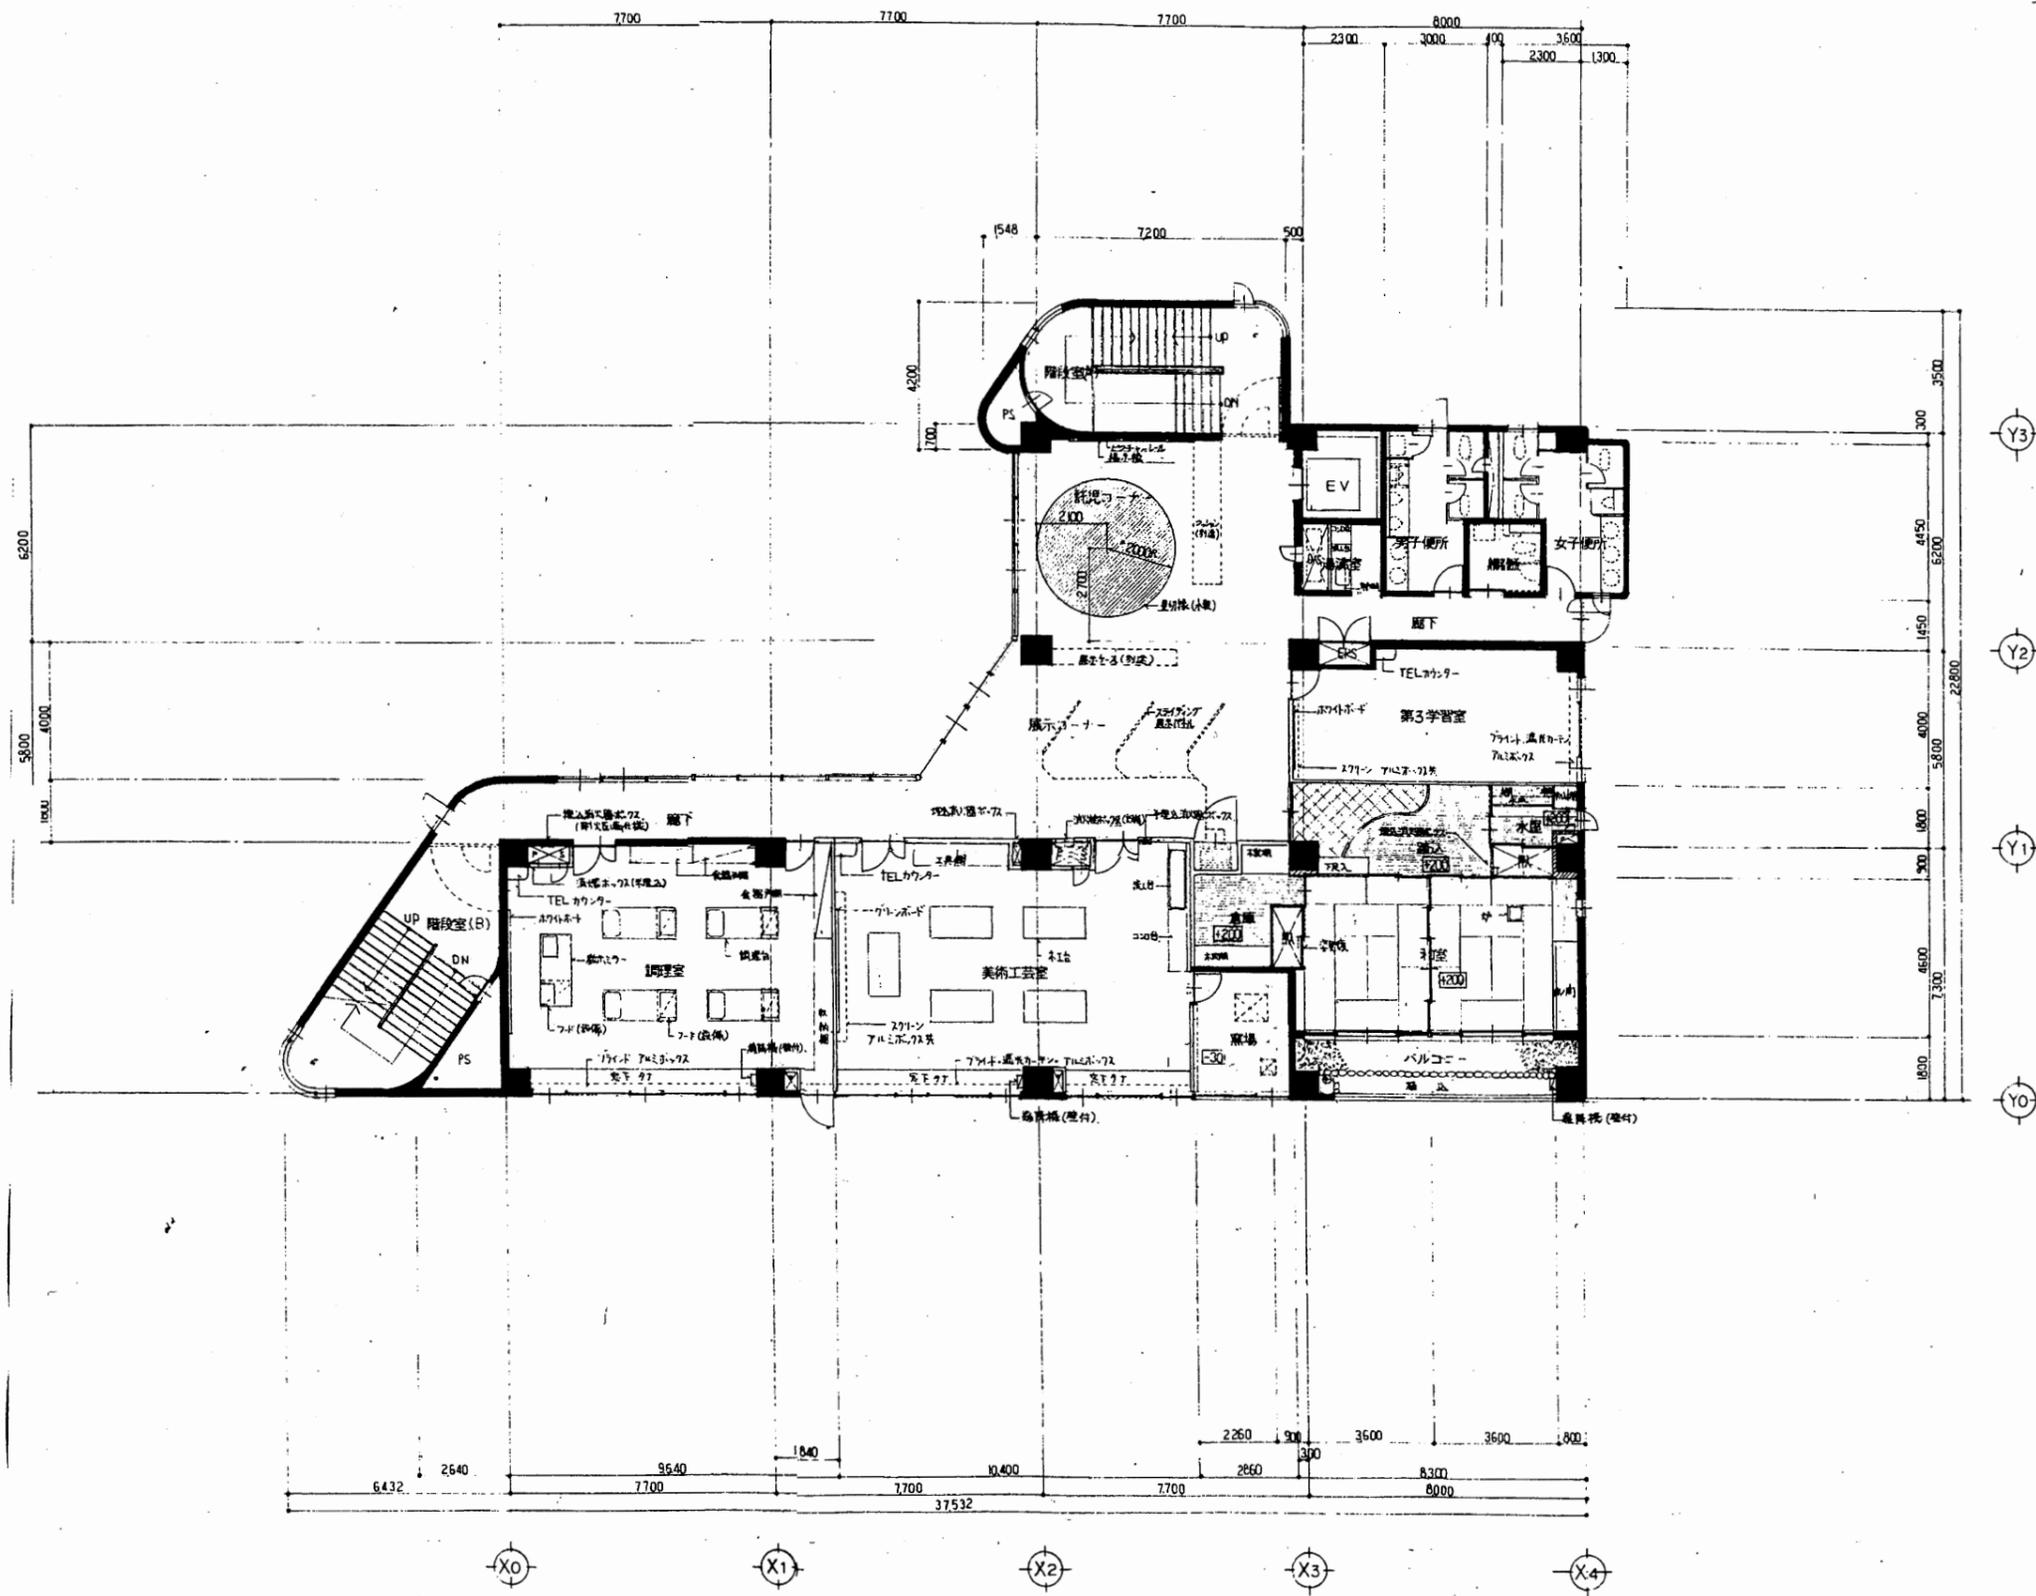

3階平面図 S 1:200

追浜行政C


工事名	追浜行政センターほか9か所建築基準法第12条定期点検業務委託			設計者資格 氏名	級建築士登録第 _____ 号		課長	主査等	担当者	横須賀市 財政部 FM推進課
図面名称	3階平面図	図番		縮尺	S 1:200	作図	平成	年	月	

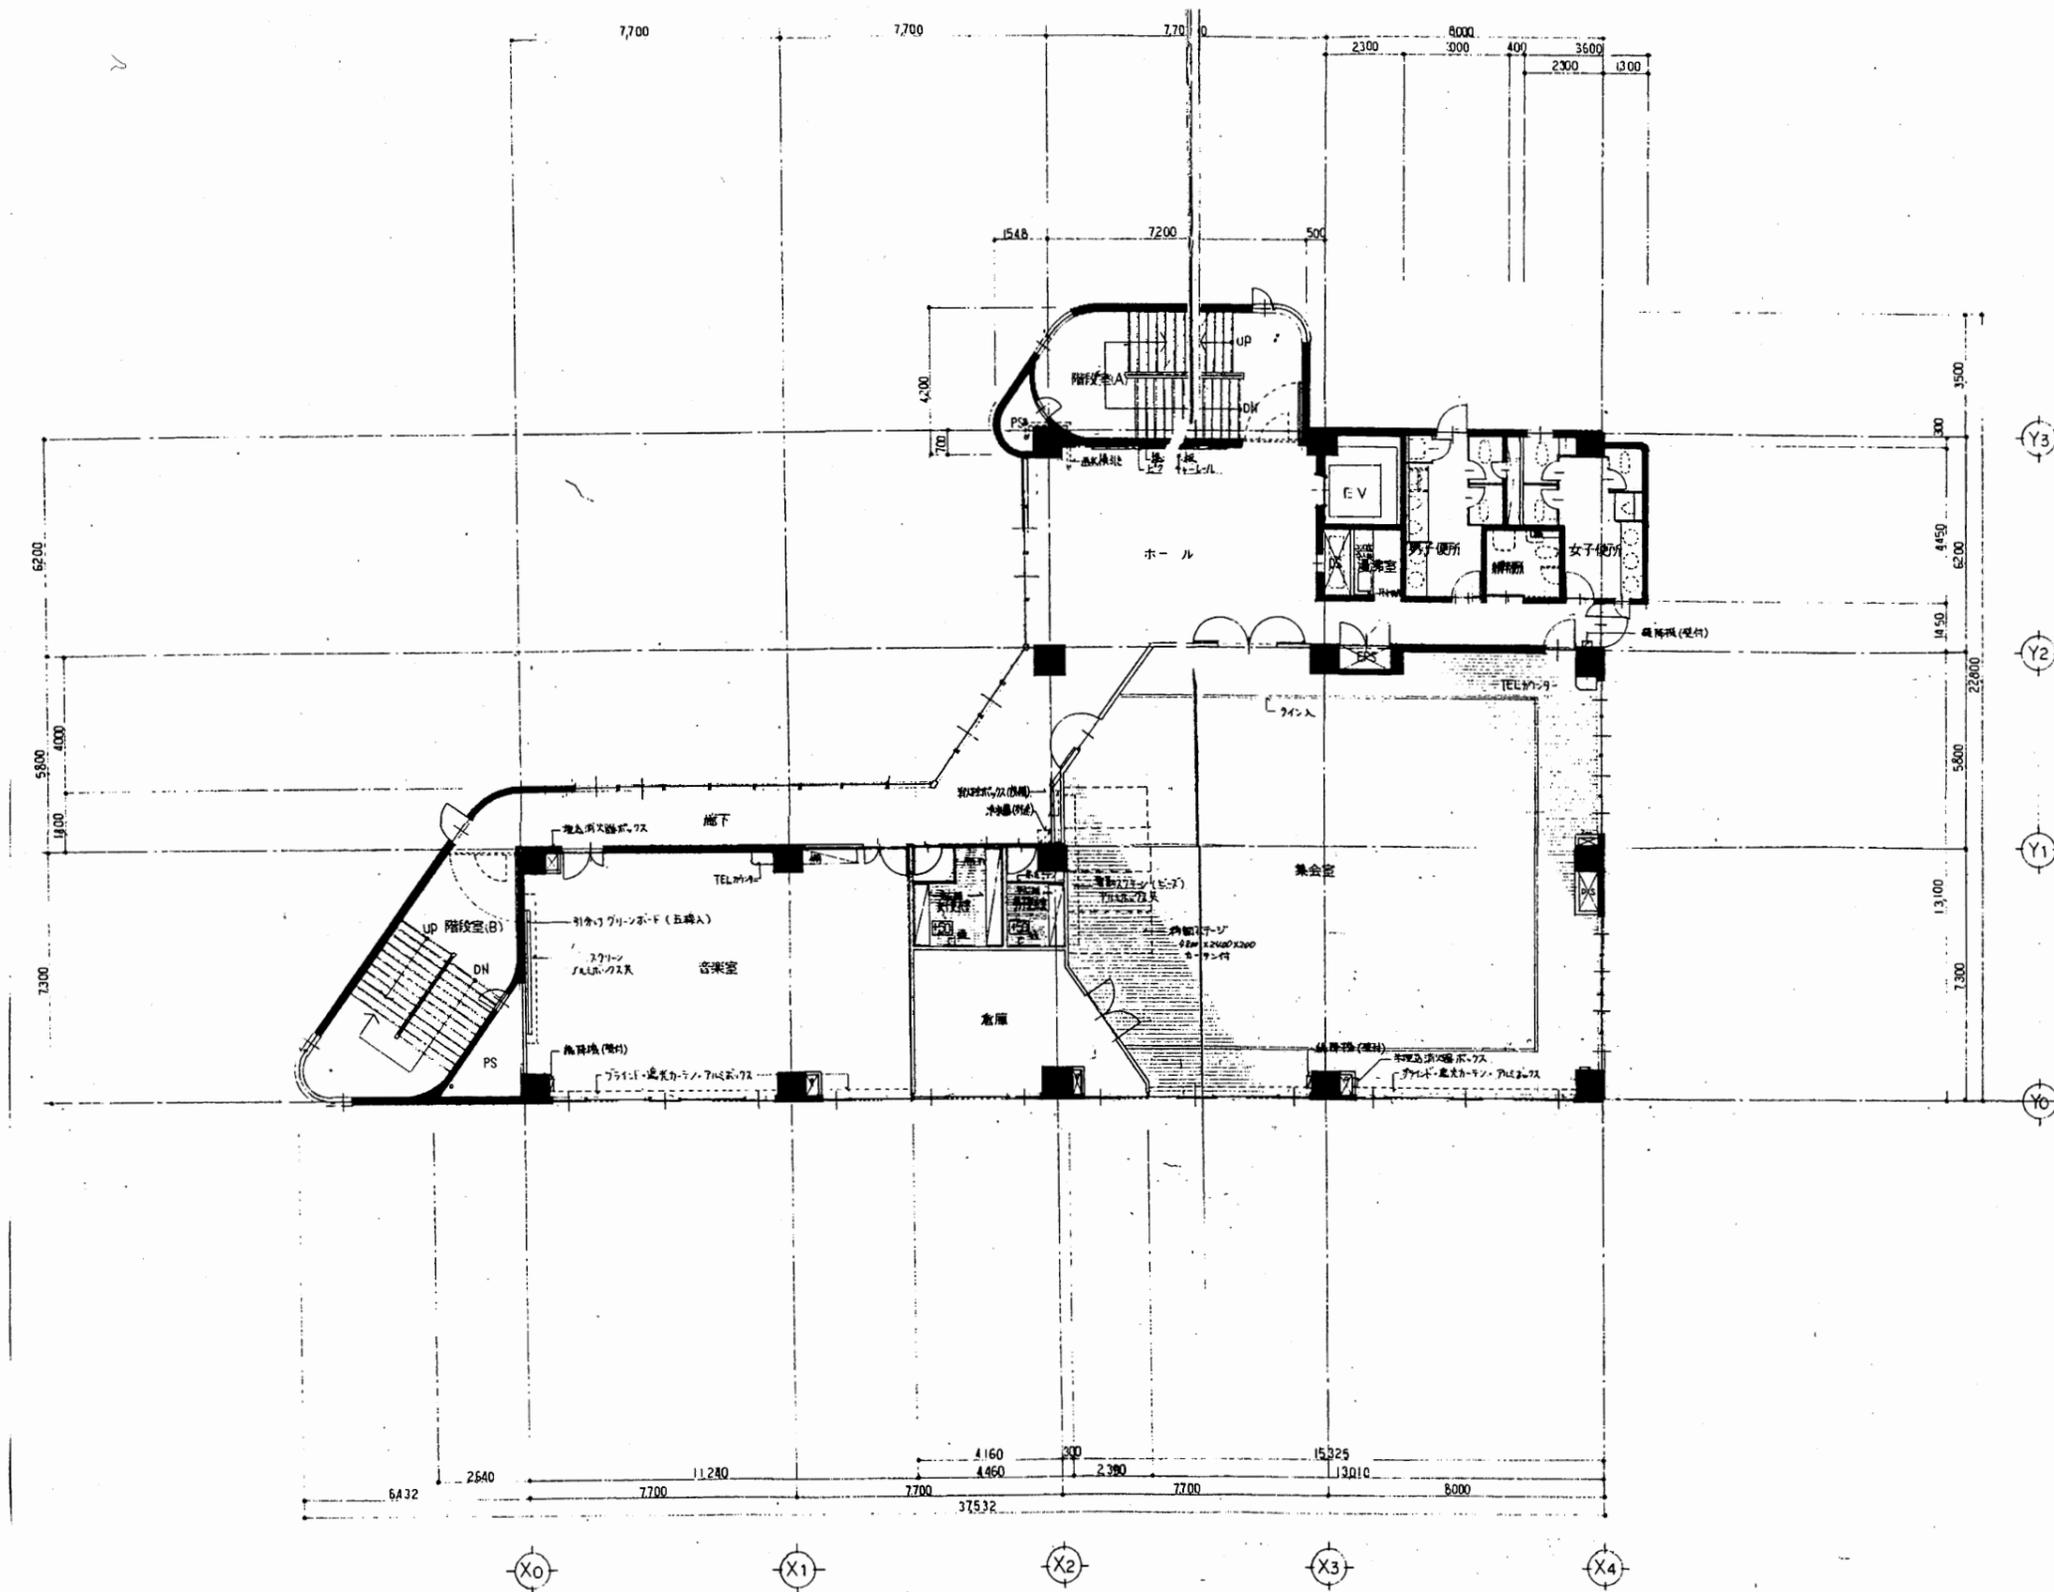

4階平面図 S 1:200

追浜行政C


工事名	追浜行政センターほか9か所建築基準法第12条定期点検業務委託			設計者資格 氏名	級建築士登録第 号		課長	主査等	担当者	横須賀市 財政部 FM推進課
図面名称	4階平面図	図番	縮尺	S 1:200	作図	平成 年 月 日				

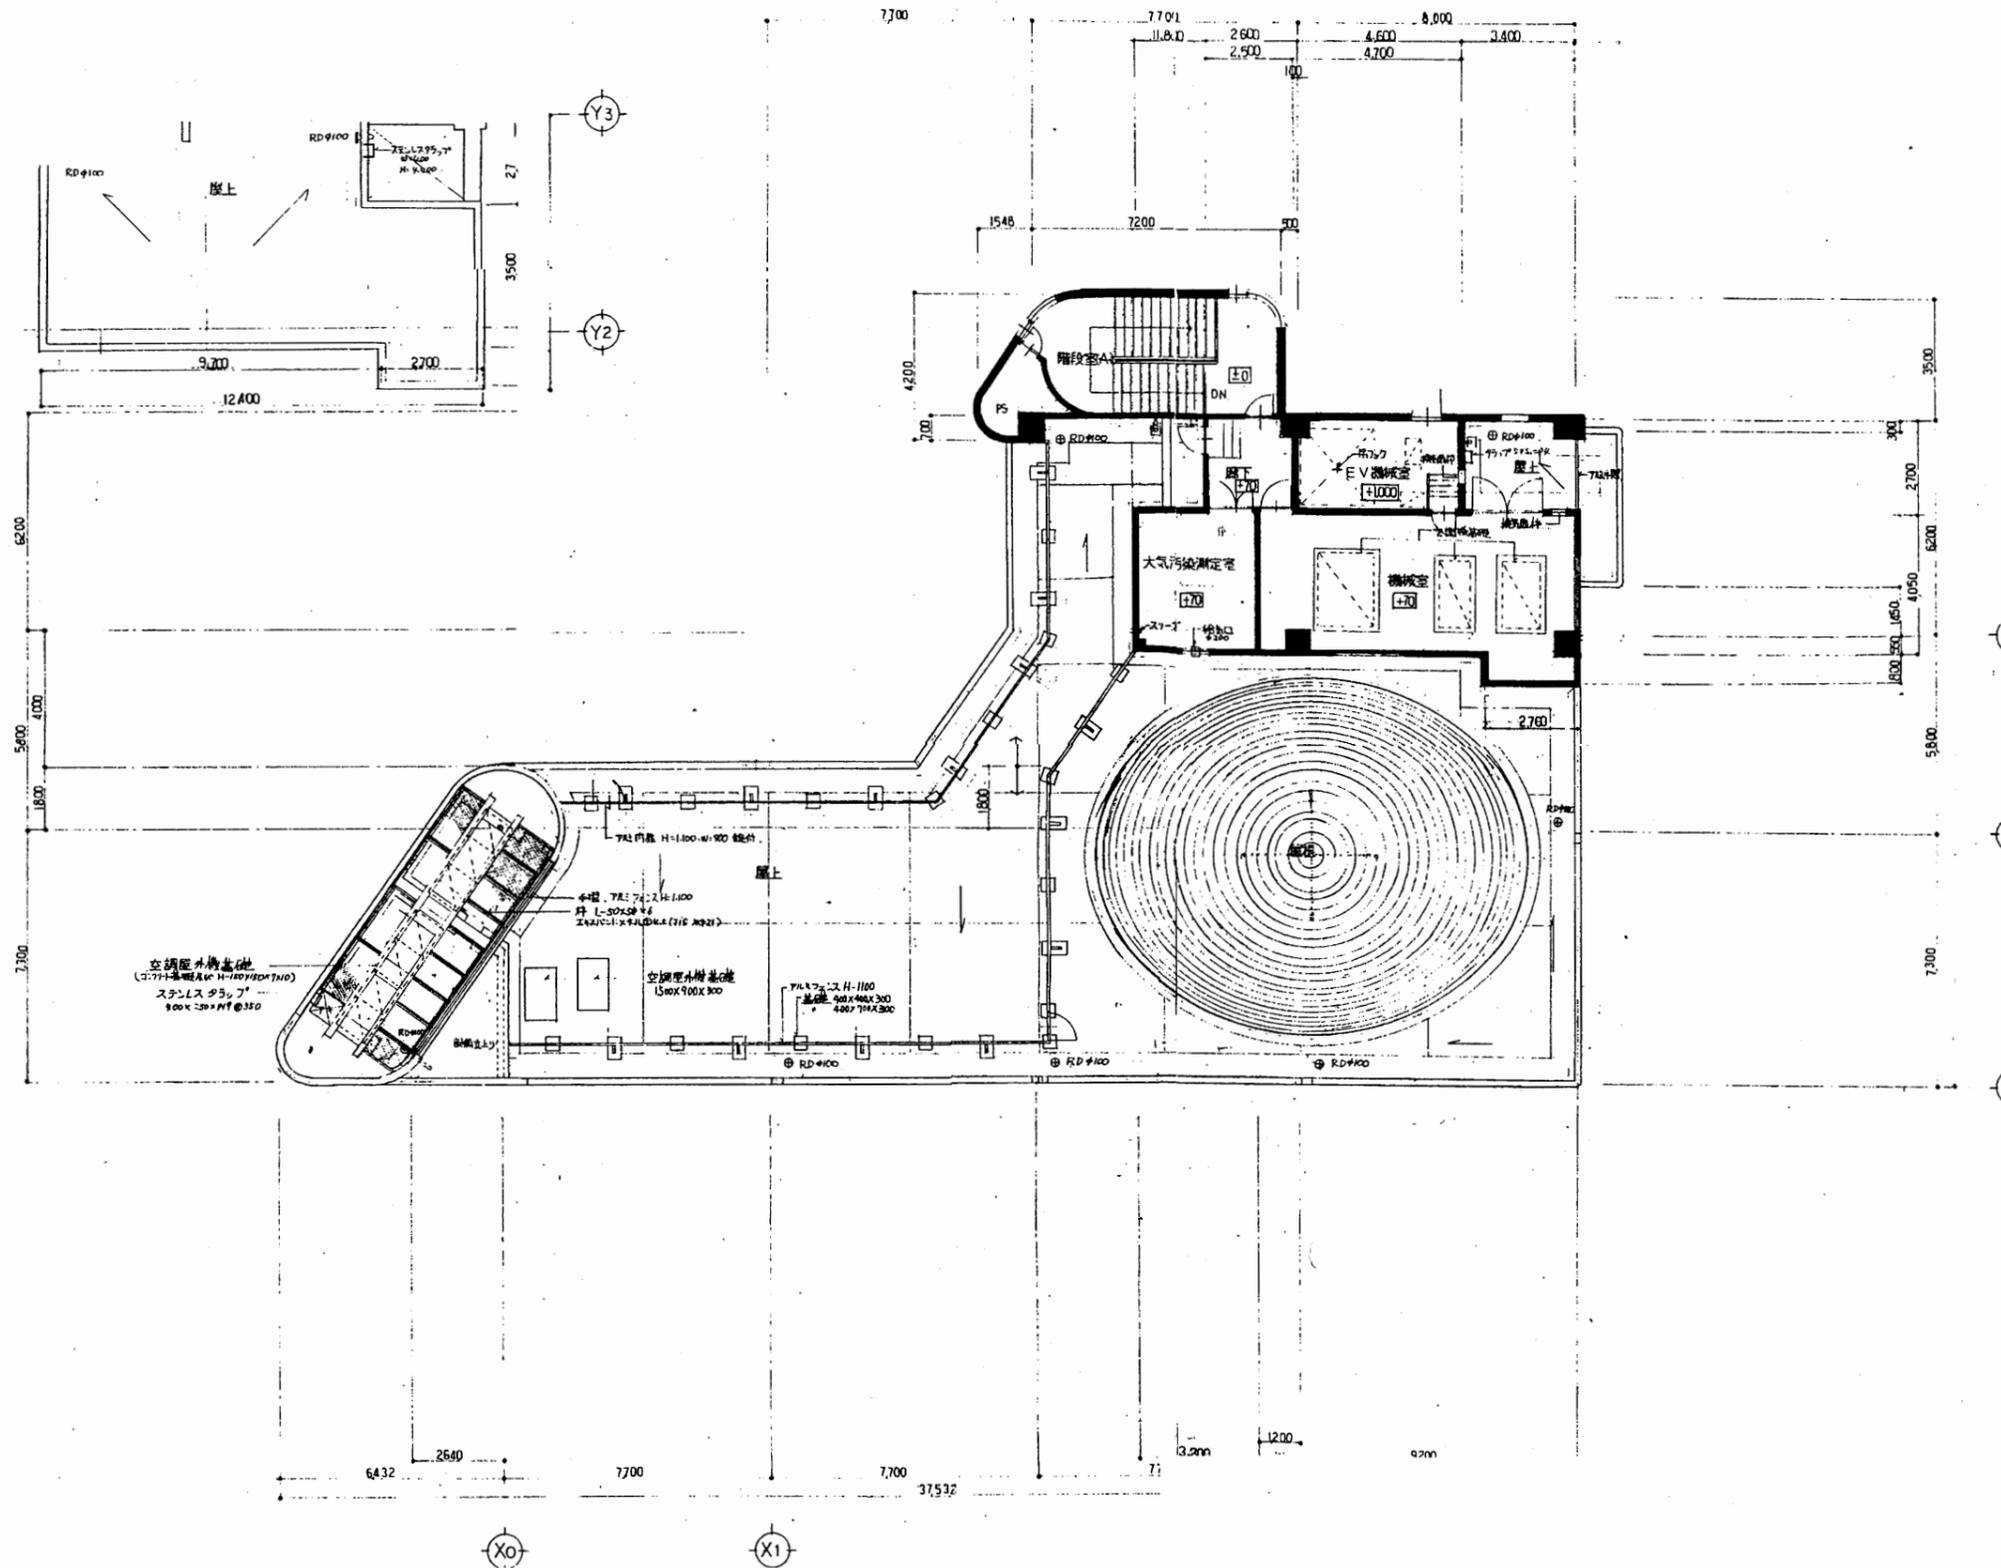

5階平面図 S 1:200

追浜行政C


工事名	追浜行政センターほか9か所建築基準法第12条定期点検業務委託			設計者資格 氏名	級建築士登録第 号		課長	主査等	担当者	横須賀市 財政部 FM推進課
図面名称	5階平面図	図番	縮尺	S 1:200	作図	平成 年 月 日				

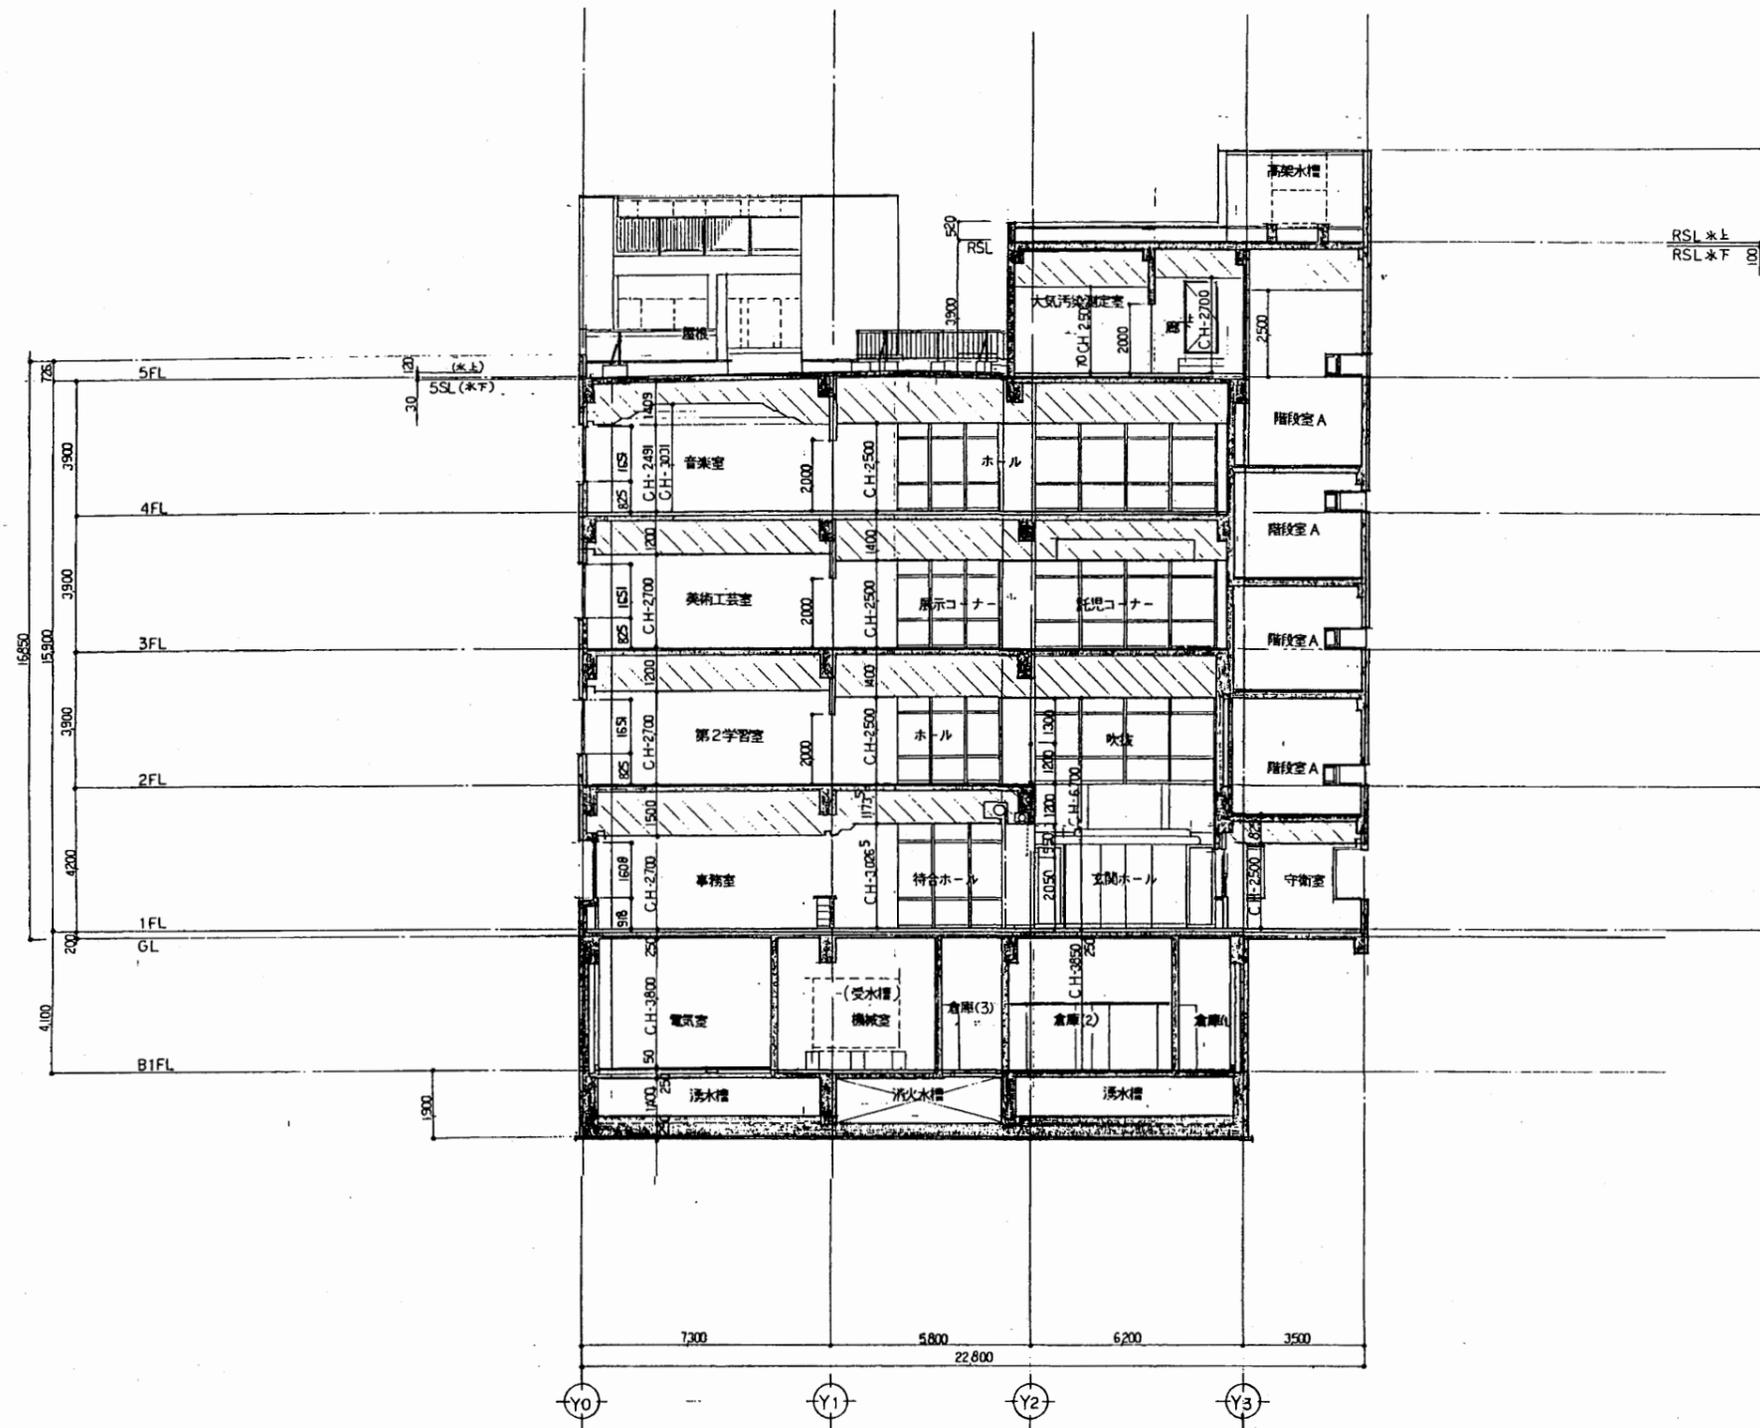


断面図 S 1:200

追浜行政C

工事名	追浜行政センターほか9か所建築基準法第12条定期点検業務委託			設計者資格 氏名	級建築士登録第 号			課長	主査等	担当者	横須賀市 財政部 FM推進課
図面名称	断面図	図番	縮尺	S 1:200	作図	平成 年 月 日					

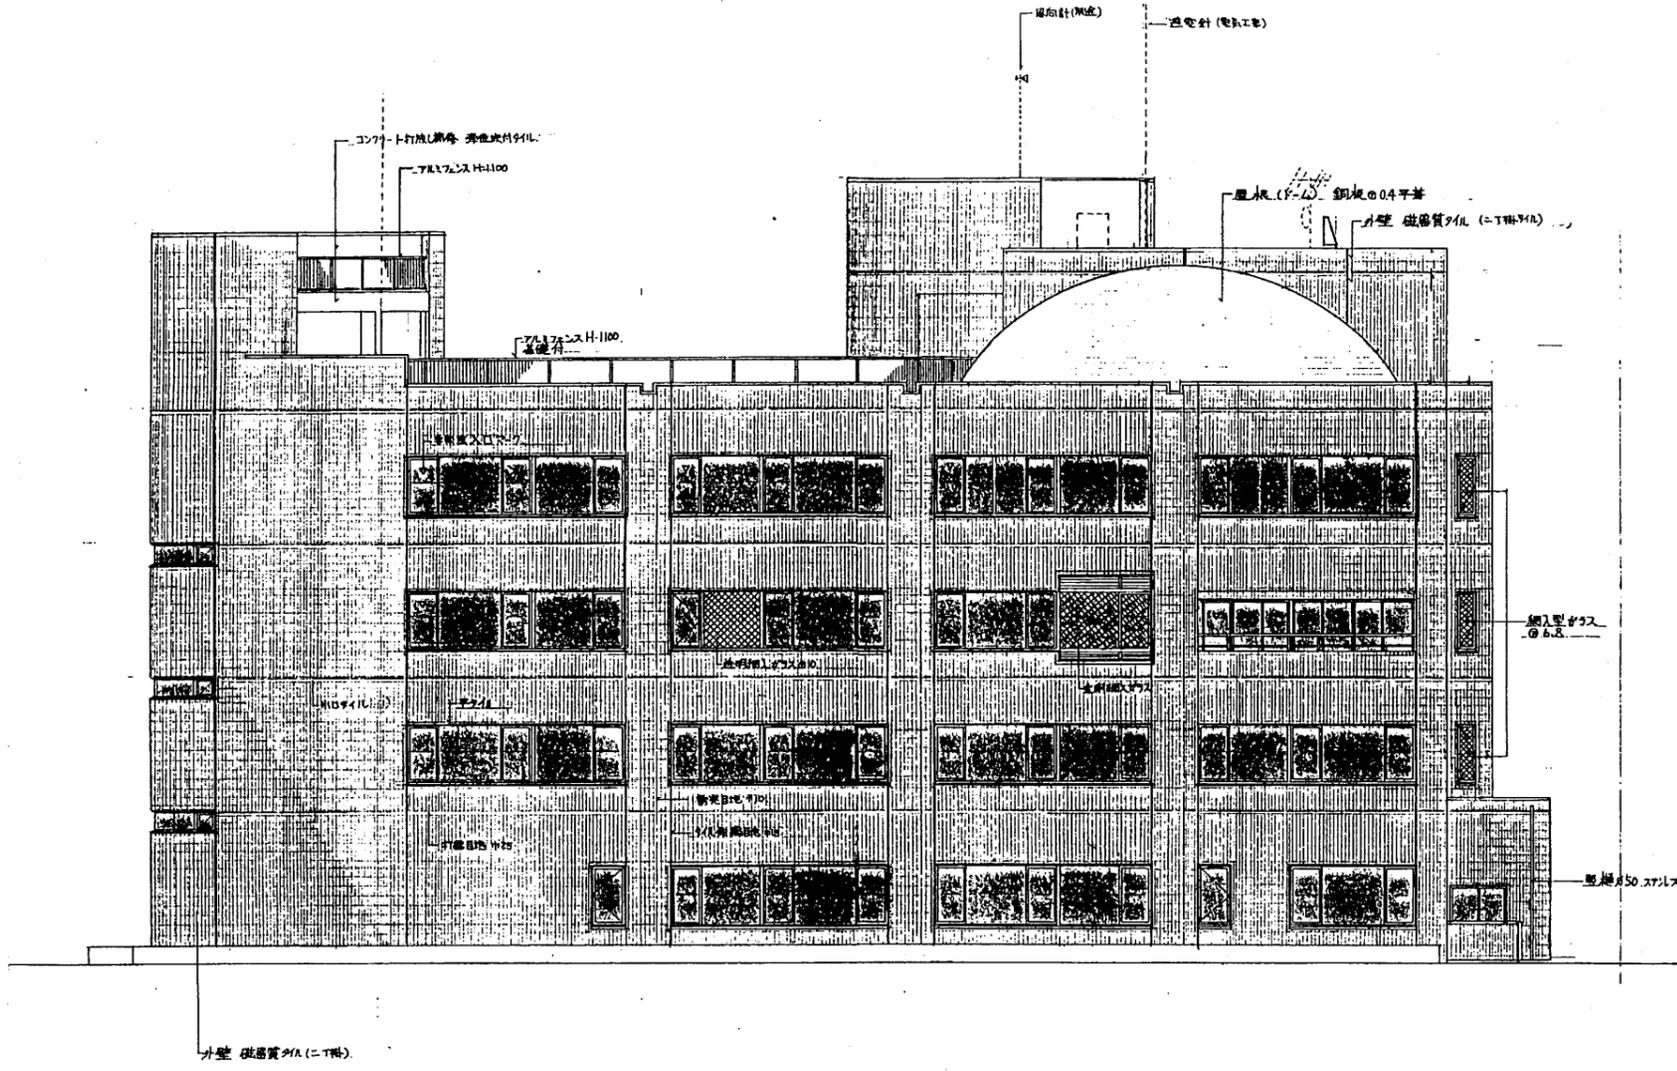


南側立面図 S 1:200

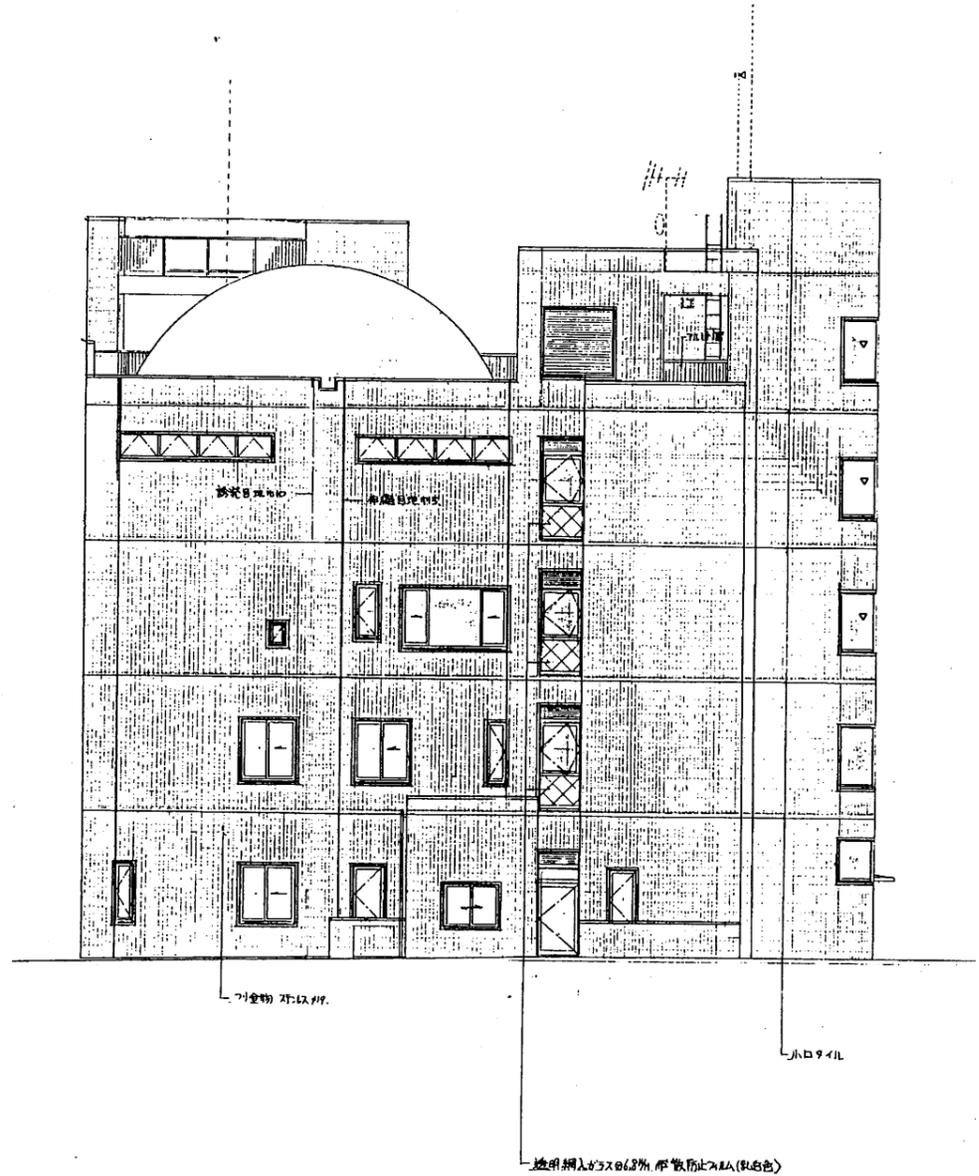


東側立面図 S 1:200

追浜行政C

工事名	追浜行政センターほか9か所建築基準法第12条定期点検業務委託			設計者資格 氏名	級建築士登録第 _____ 号		課長	主査等	担当者	横須賀市 財政部 FM推進課
図面名称	南・東側立面図	図番		縮尺	S 1:200	作図	平成	年	月	

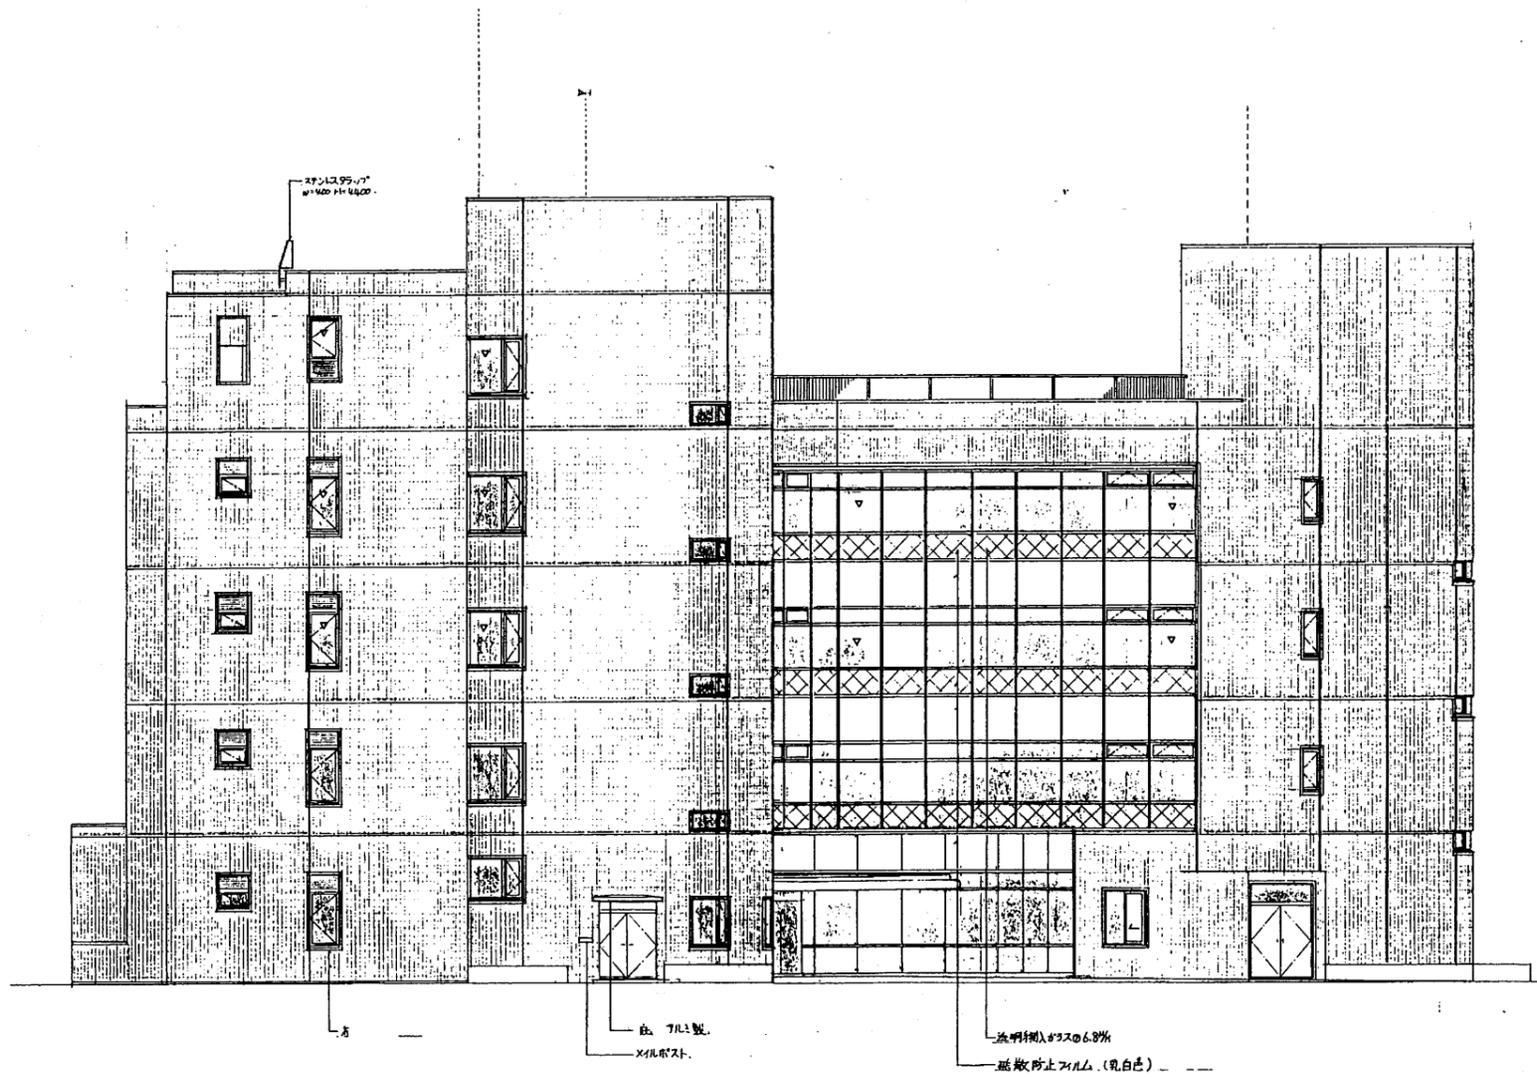


北側立面図 S 1:200

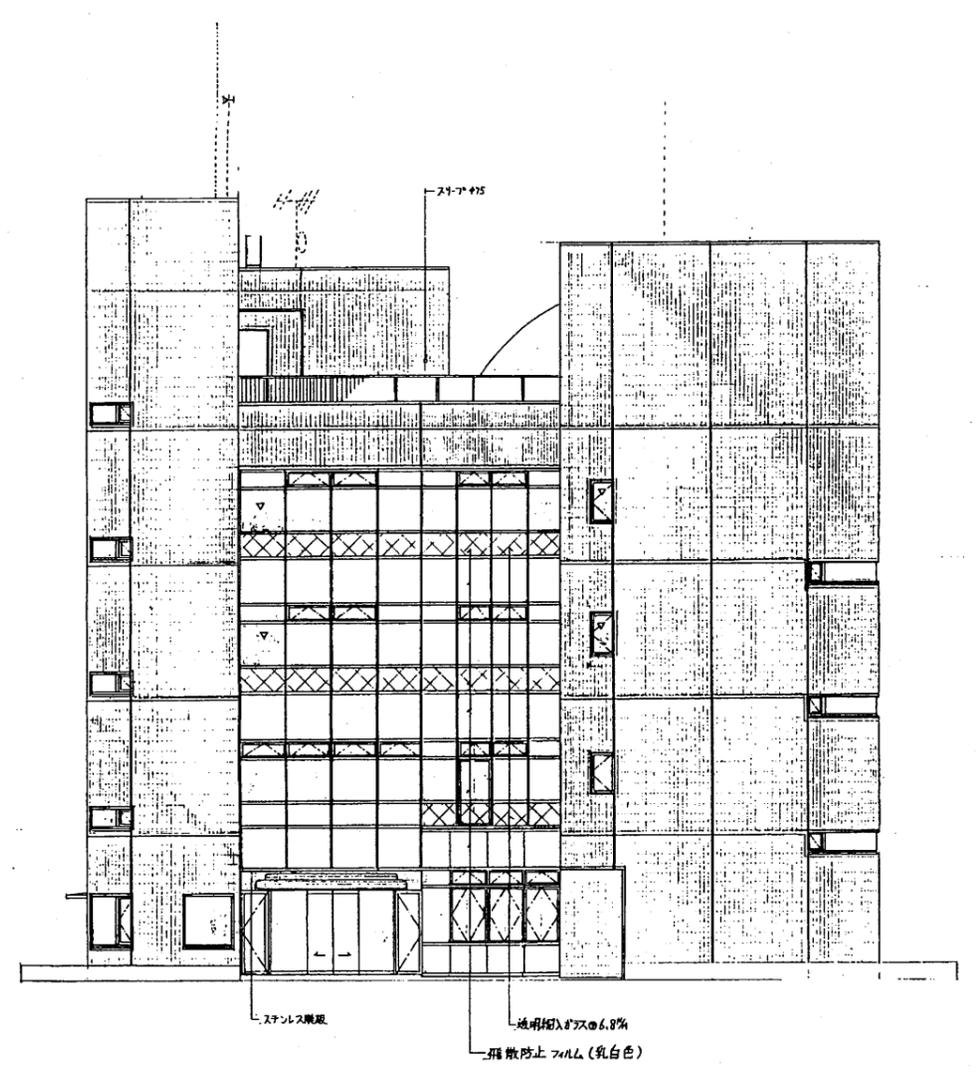

西側立面図 S 1:200

追浜行政C


工事名	追浜行政センターほか9か所建築基準法第12条定期点検業務委託			設計者資格 氏名	級建築士登録第 号		課長	主査等	担当者	横須賀市 財政部 FM推進課
図面名称	北・西側立面図	図番		縮尺	S 1:200	作図	平成 年 月 日			

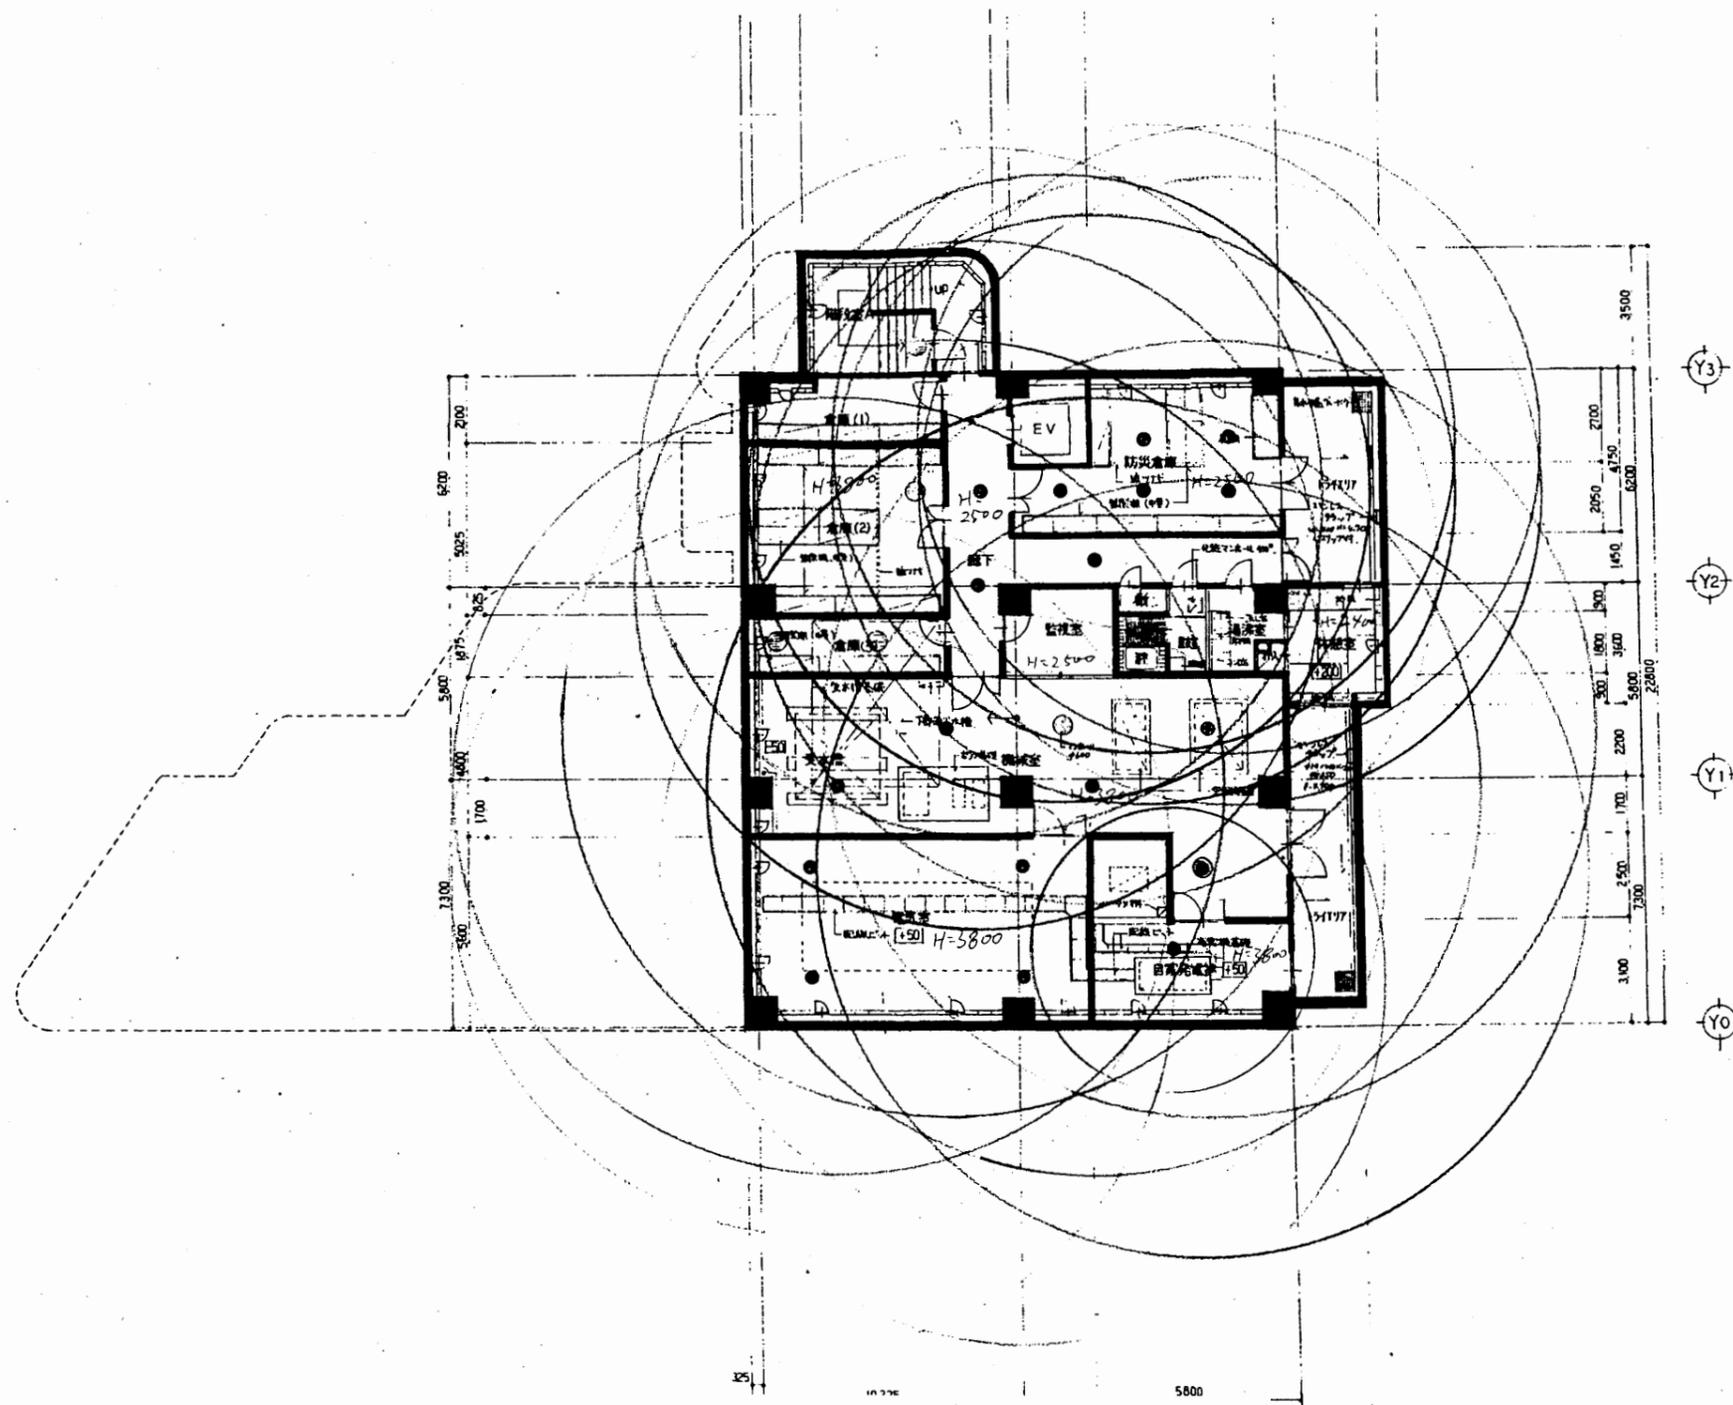

地階平面図 S 1:200

追浜行政C


工事名	追浜行政センターほか9か所建築基準法第12条定期点検業務委託			設計者資格 氏名	級建築士登録第 号			課長	主査等	担当者	横須賀市 財政部 FM推進課
図面名称	地階平面図 (非常照明)	図番		縮尺	S 1:200	作図	平成 年 月 日				

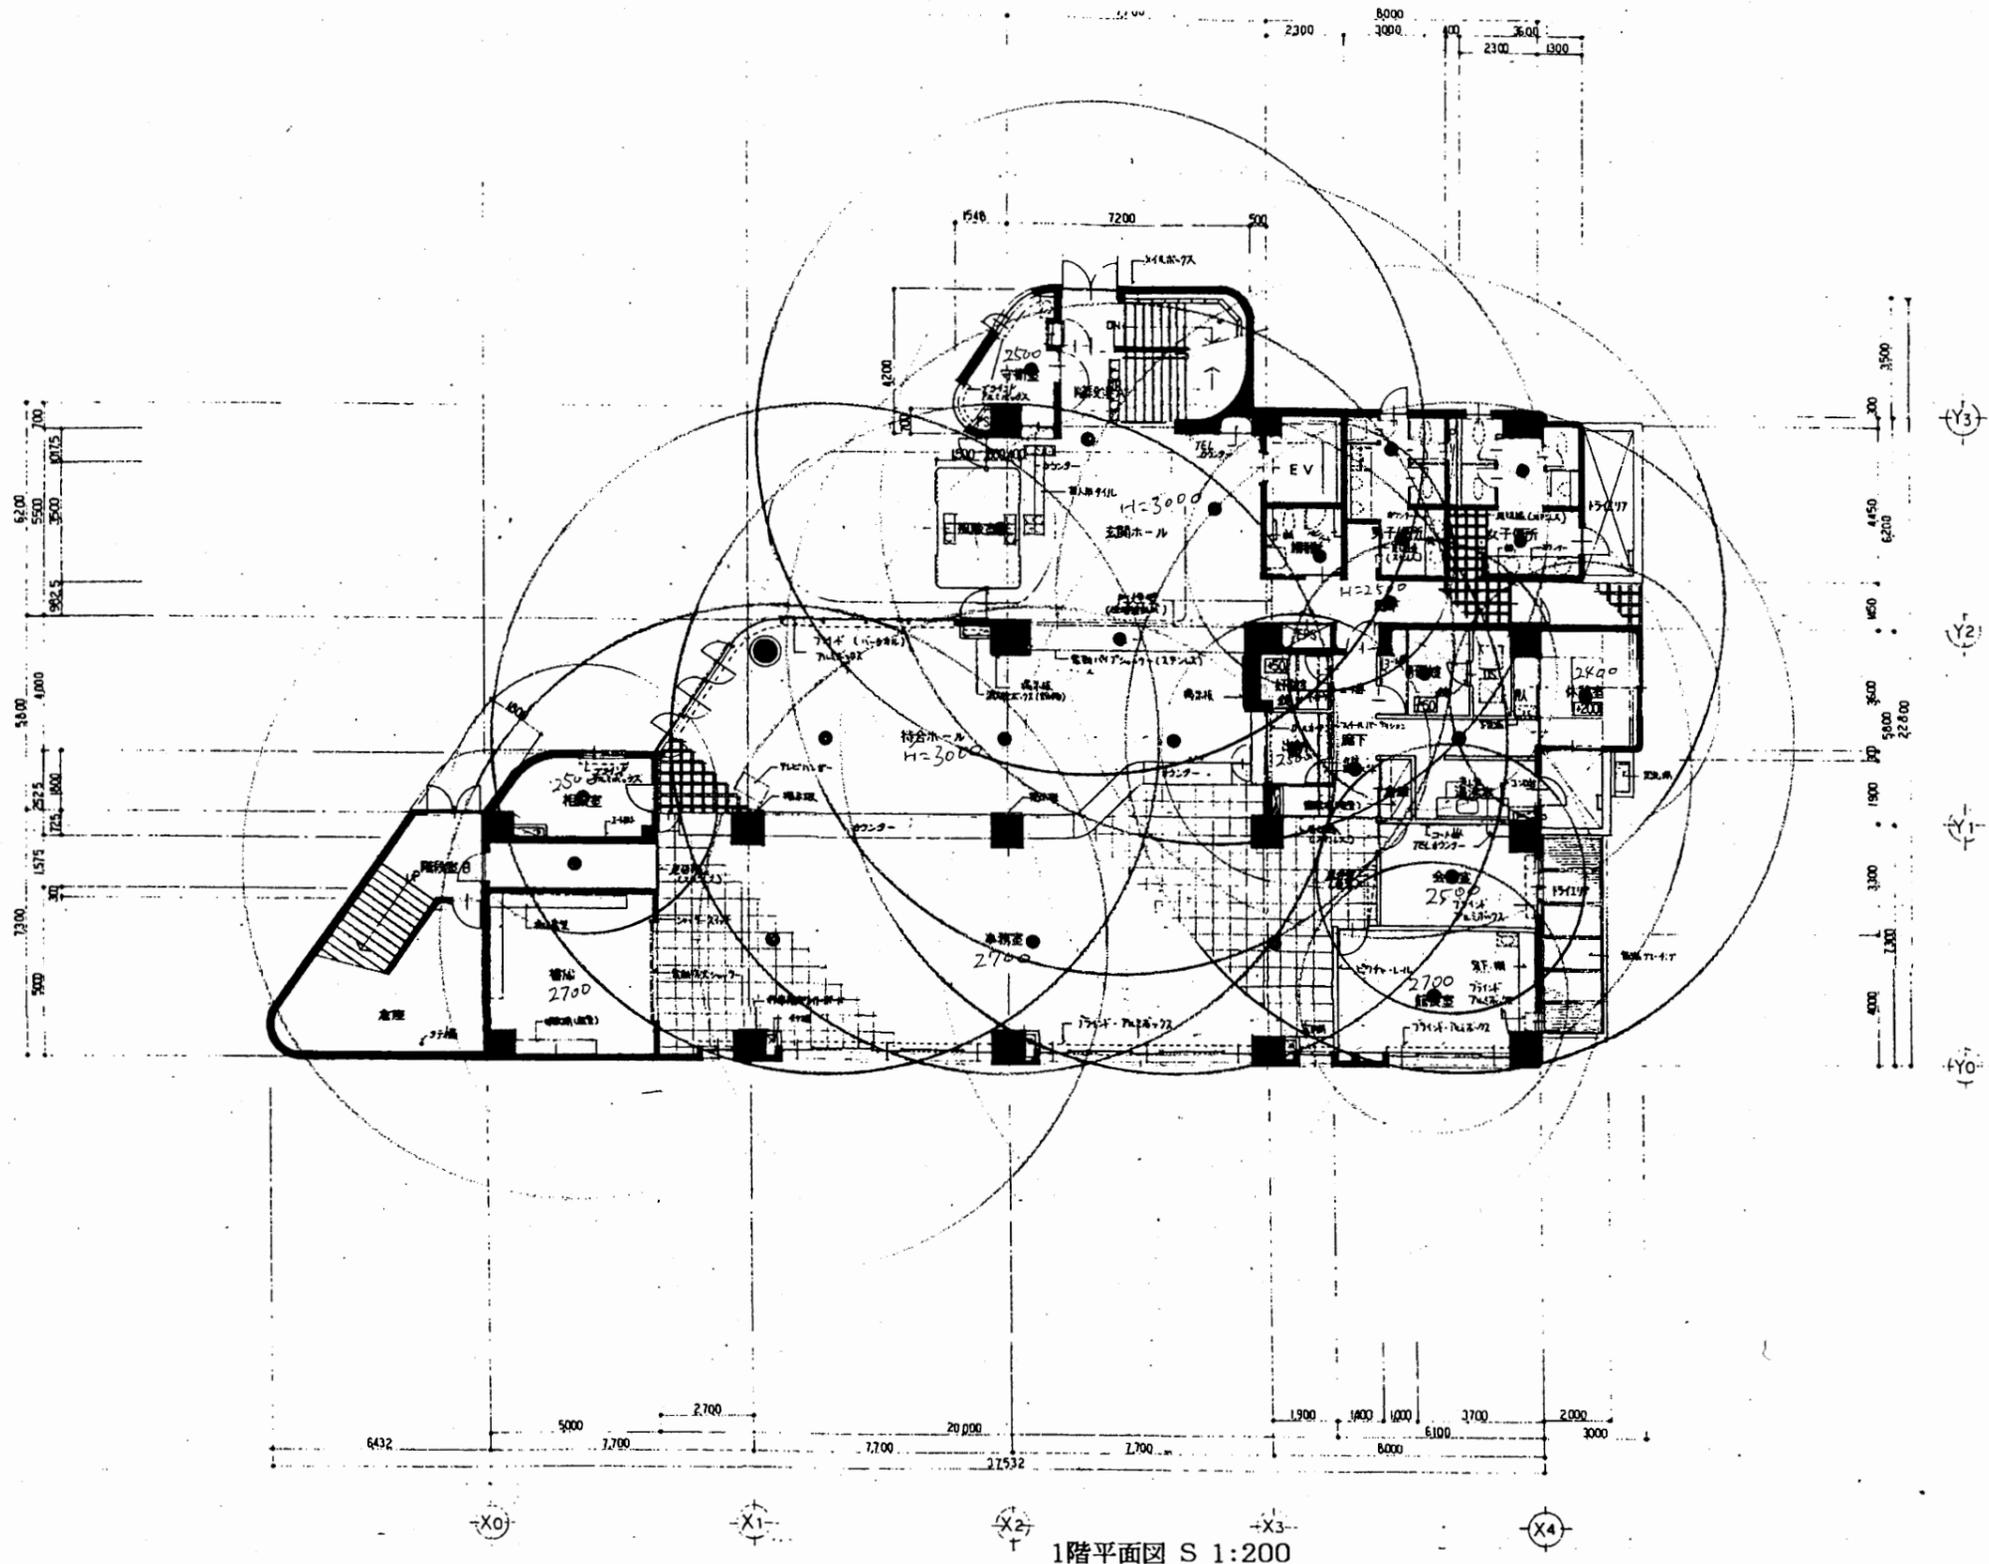

1階平面図 S 1:200

追浜行政C


工事名	追浜行政センターほか9か所建築基準法第12条定期点検業務委託			設計者資格 氏名	級建築士登録第 号		課長	主査等	担当者	横須賀市 財政部 FM推進課
図面名称	1階平面図 (非常照明)	図番	縮尺	S 1:200	作図	平成 年 月 日				

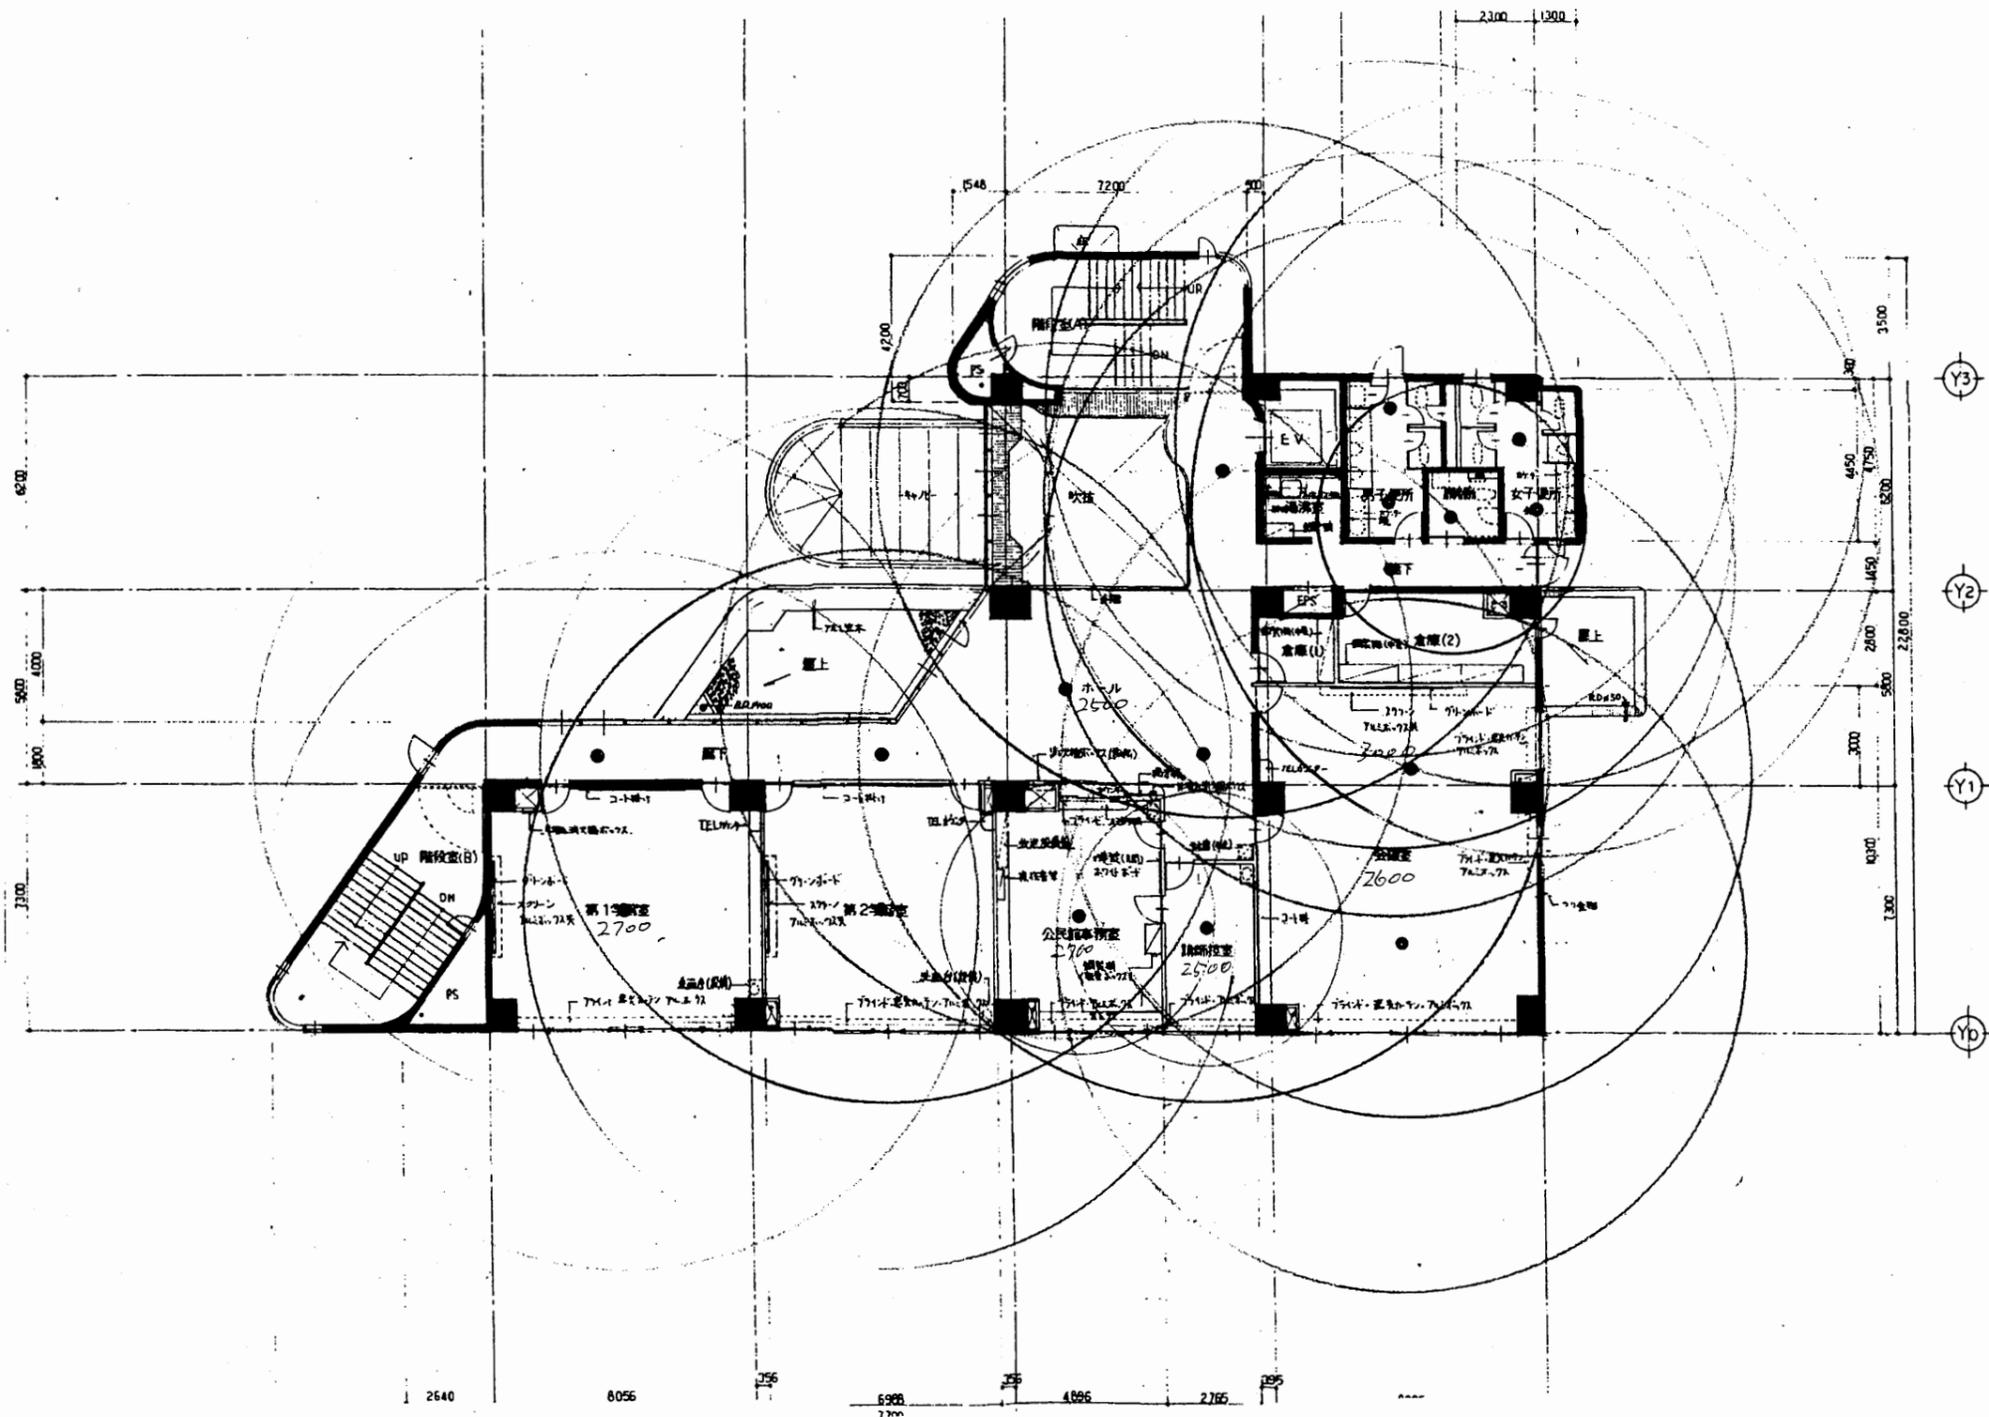

2階平面図 S 1:200

追浜行政C


工事名	追浜行政センターほか9か所建築基準法第12条定期点検業務委託			設計者資格 氏名	級建築士登録第 号		課長	主査等	担当者	横須賀市 財政部 FM推進課
図面名称	2階平面図 (非常照明)	図番	縮尺	S 1:200	作図	平成 年 月 日				

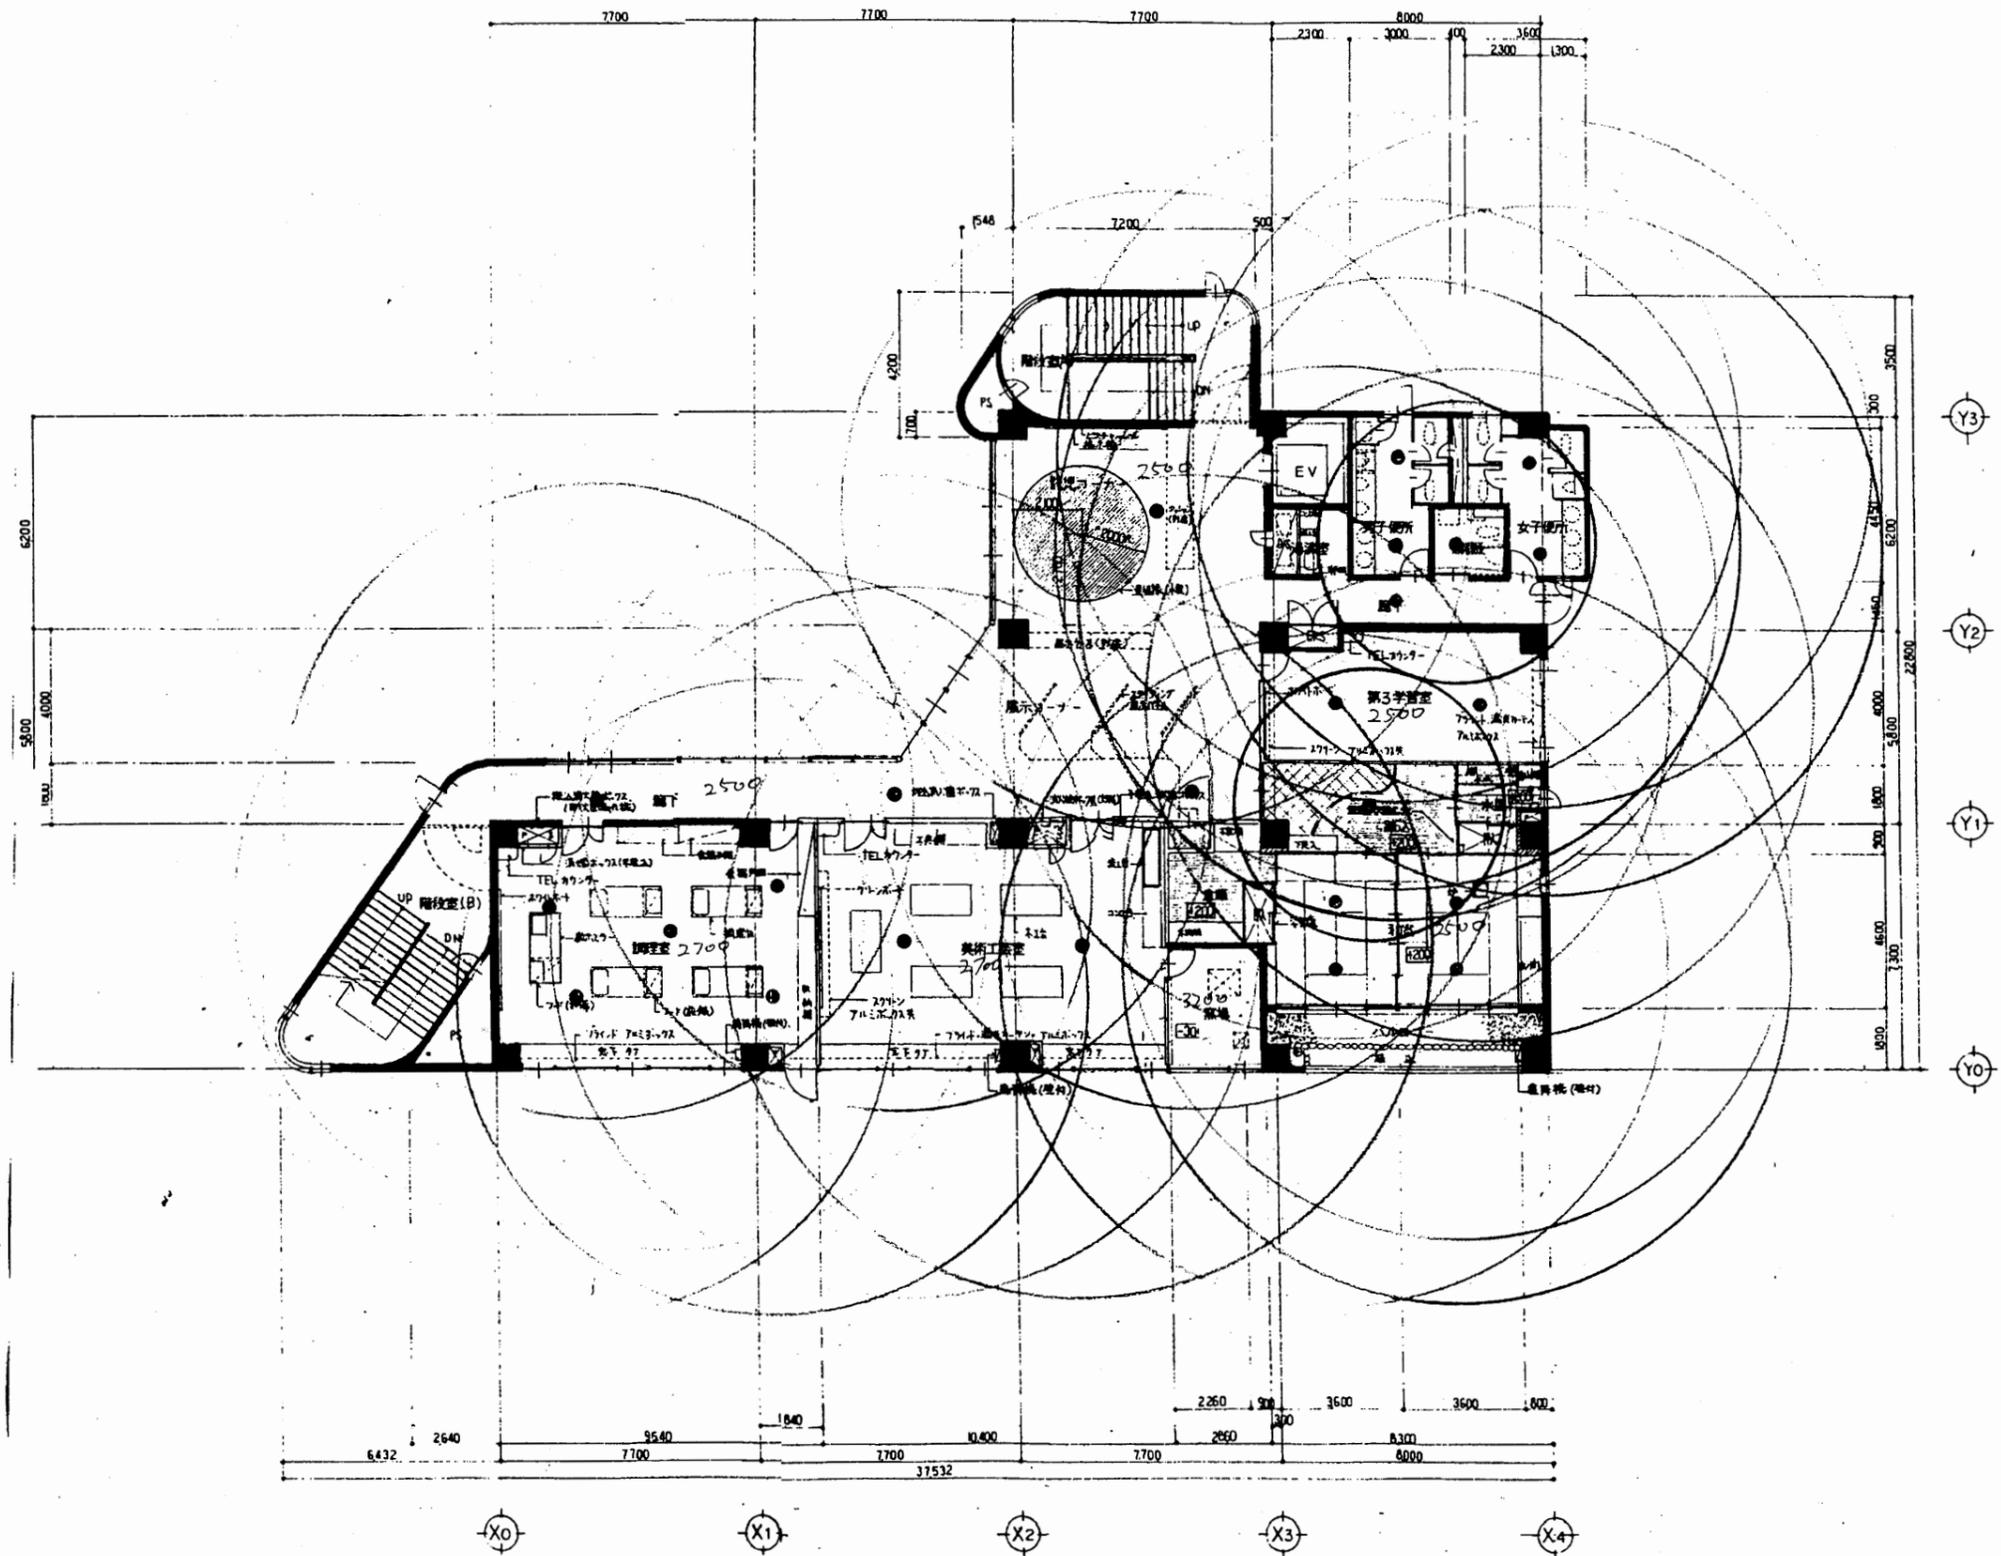

3階平面図 S 1:200

追浜行政C


工事名	追浜行政センターほか9か所建築基準法第12条定期点検業務委託			設計者資格 氏名	級建築士登録第	号	課長	主査等	担当者	横須賀市 財政部 FM推進課
図面名称	3階平面図 (非常照明)	図番	縮尺	S 1:200	作図	平成 年 月 日				

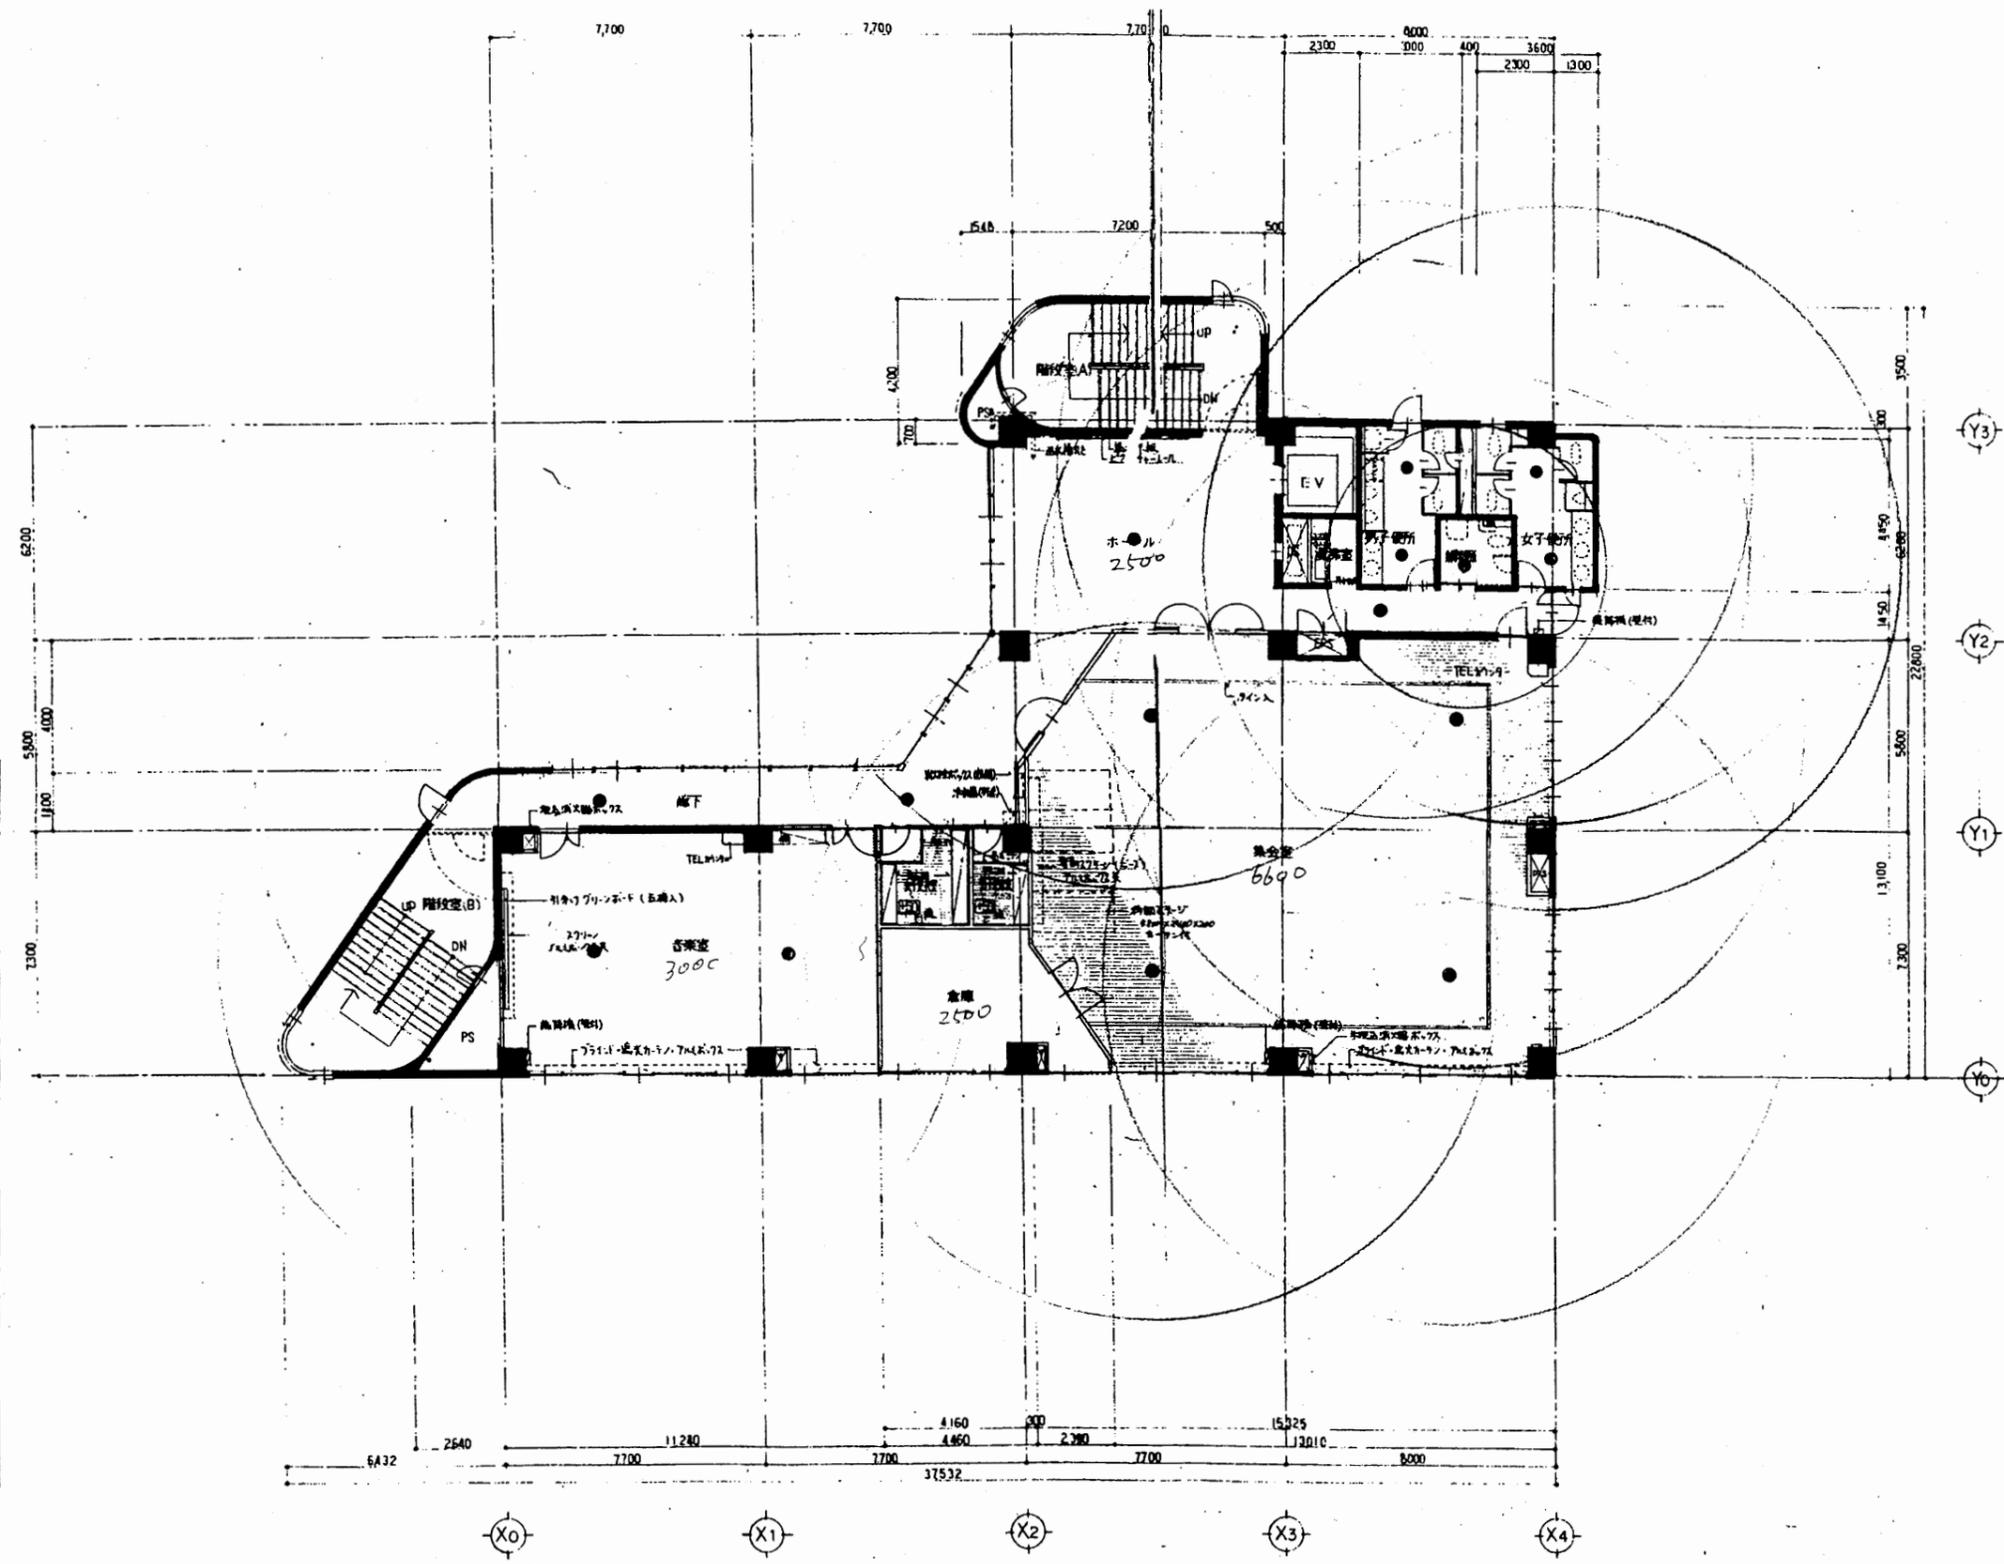

4階平面図 S 1:200

追浜行政C


工事名	追浜行政センターほか9か所建築基準法第12条定期点検業務委託			設計者資格 氏名	級建築士登録第 号			課長	主査等	担当者	横須賀市 財政部 FM推進課
図面名称	4階平面図 (非常照明)	図番		縮尺	S 1:200	作図	平成 年 月 日				

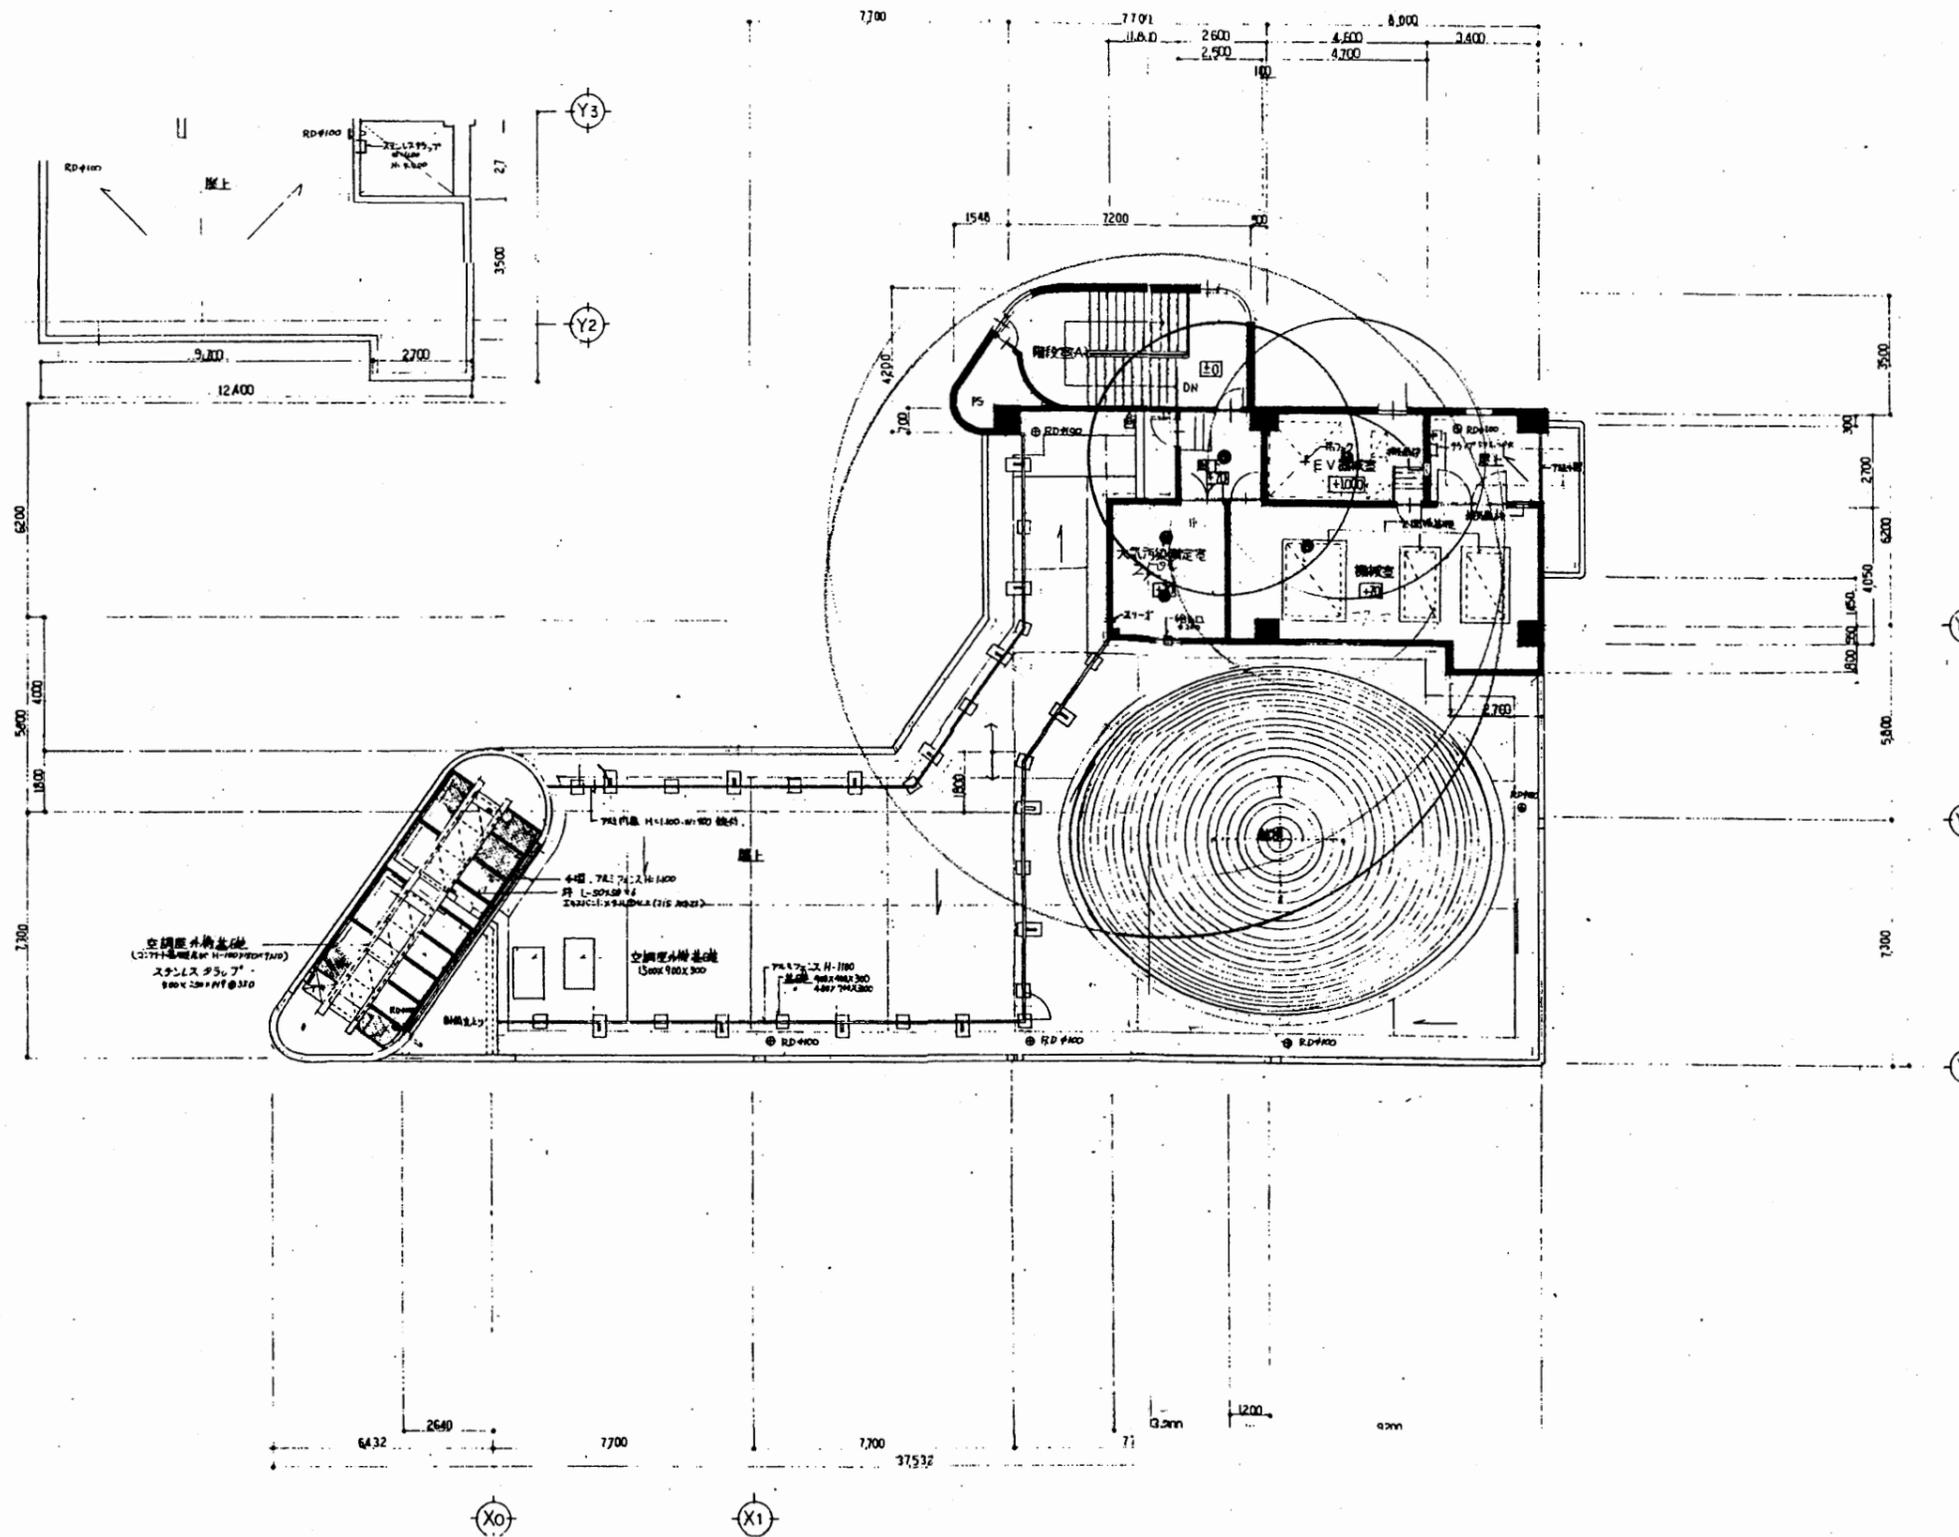

5階平面図 S 1:200


追浜行政C

工事名	追浜行政センターほか9か所建築基準法第12条定期点検業務委託			設計者資格 氏名	級建築士登録第 号		課長	主査等	担当者	横須賀市 財政部 FM推進課
図面名称	5階平面図 (非常照明)	図番	縮尺	S 1:200	作図	平成 年 月 日				

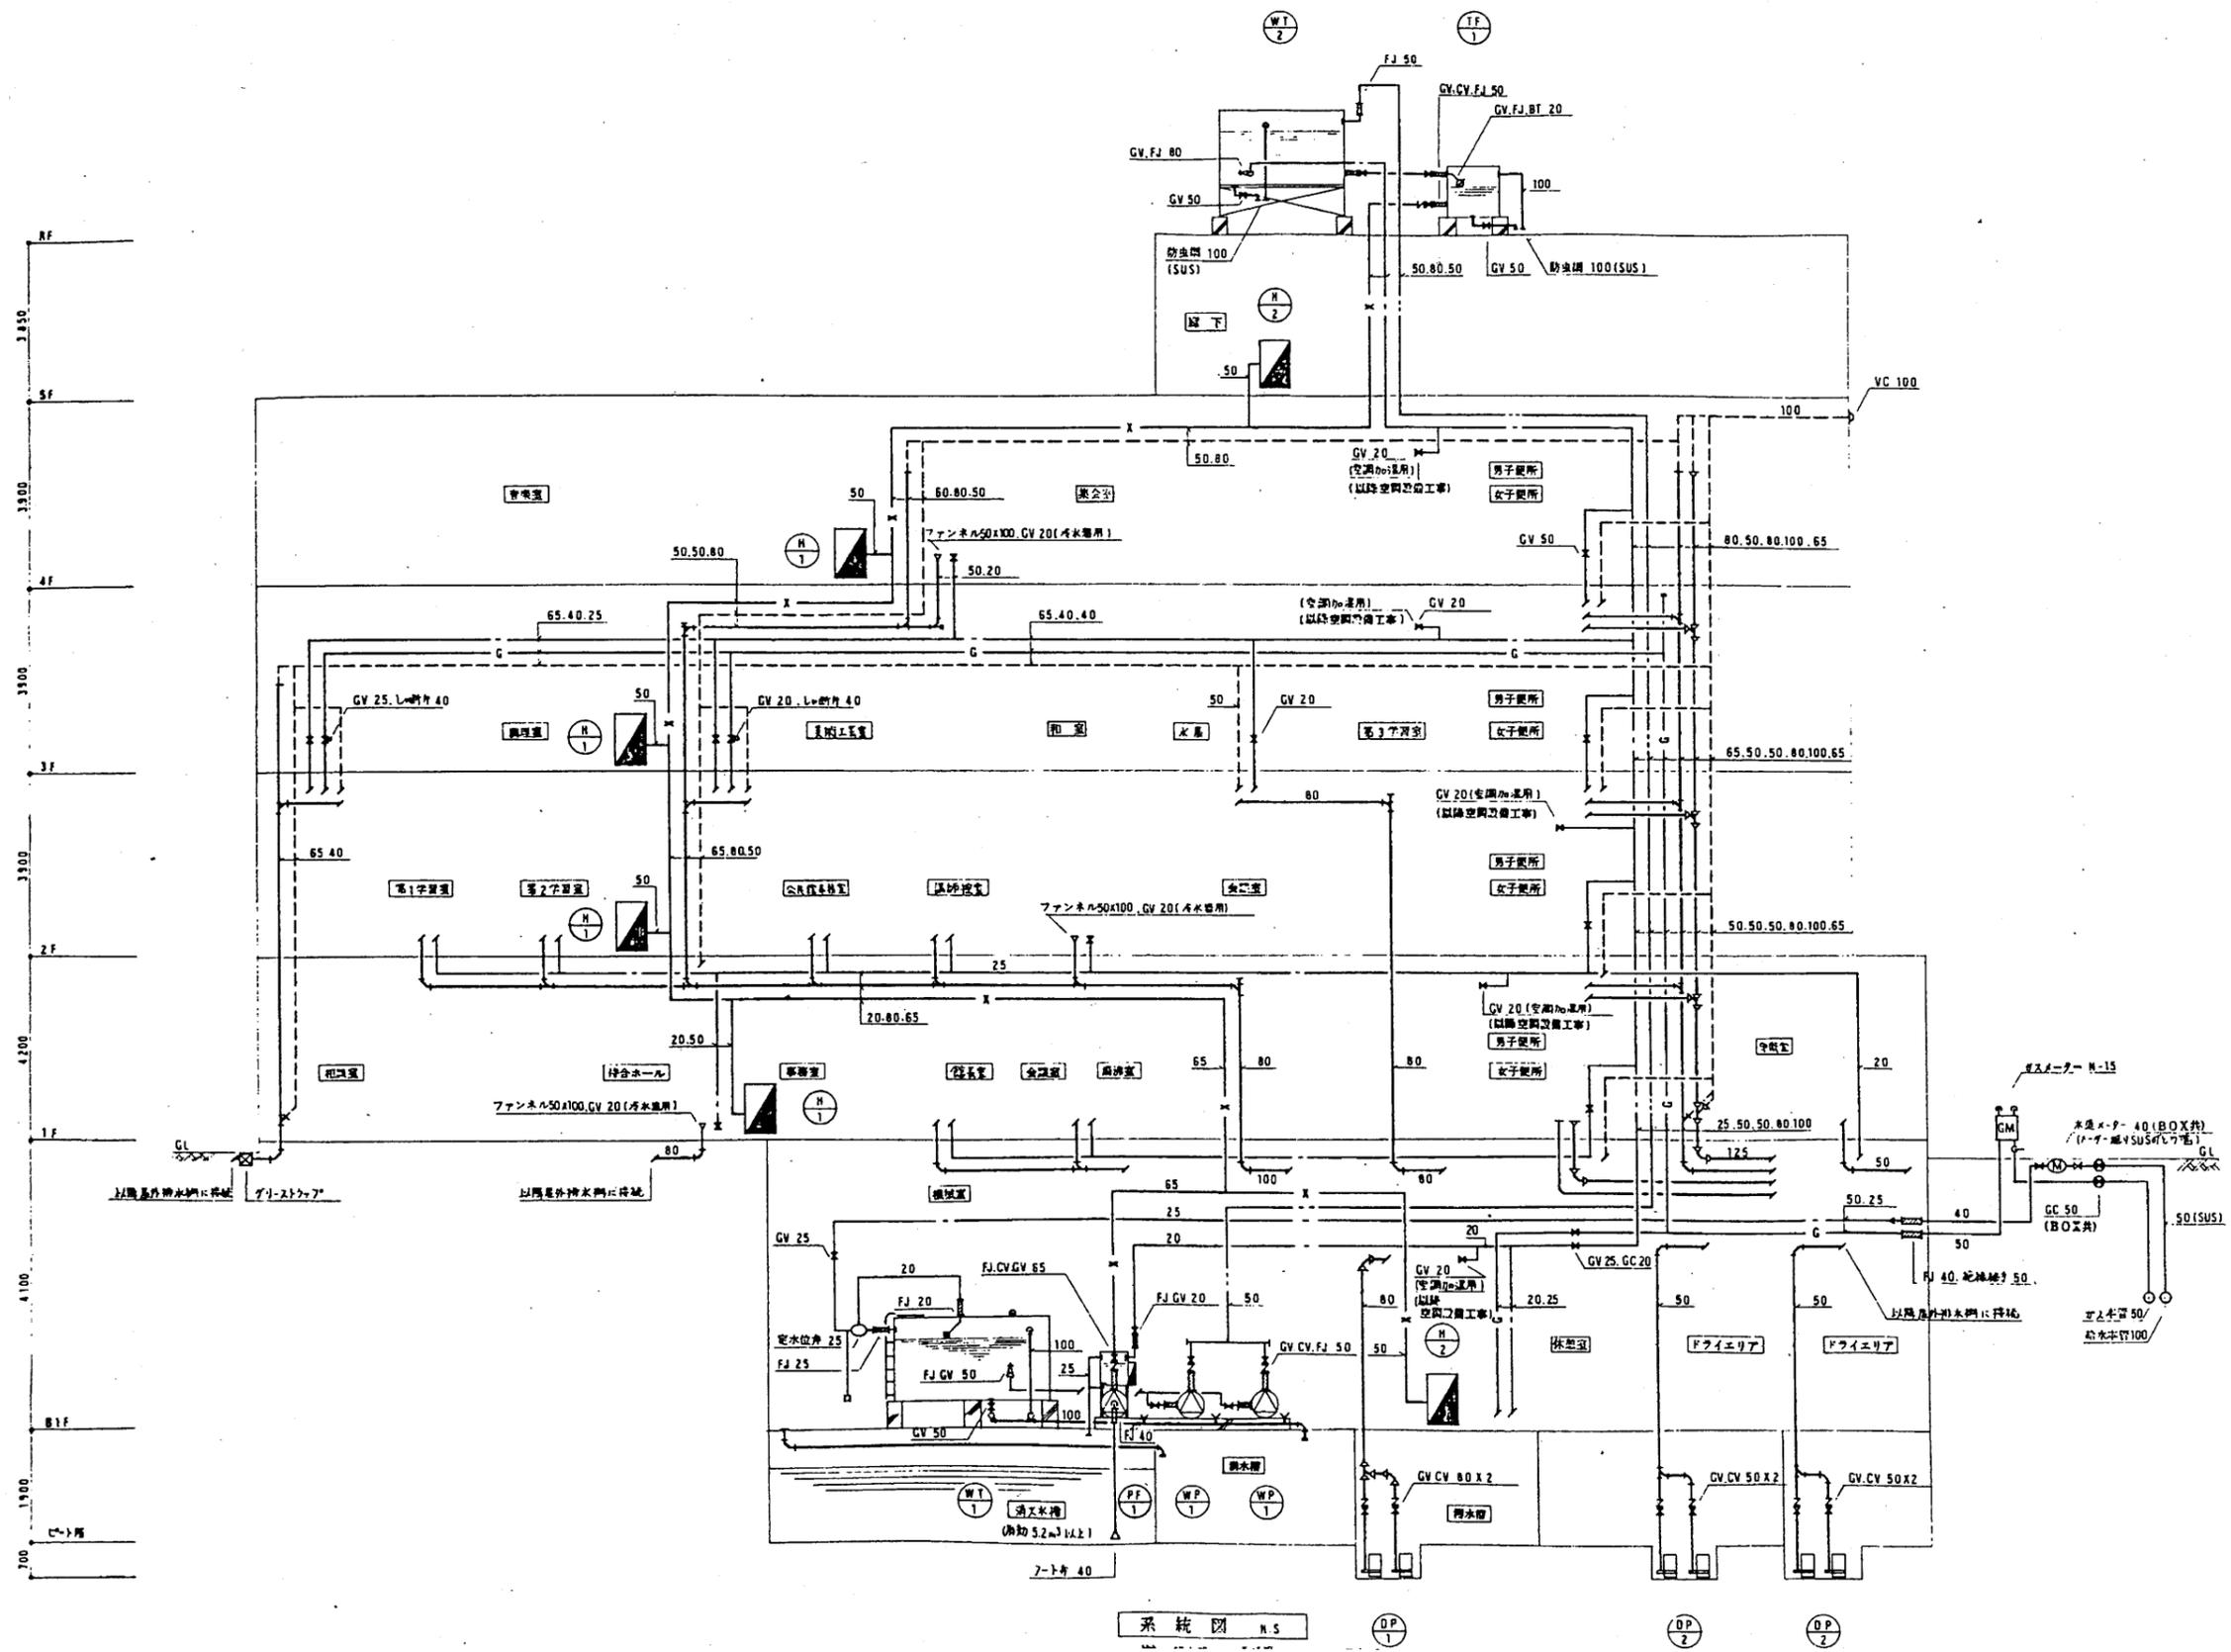

追浜行政C

工事名	追浜行政センターほか9か所建築基準法第12条定期点検業務委託			設計者資格 氏名	級建築士登録第 号		課長	主査等	担当者	横須賀市 財政部 FM推進課
図面名称	設備図	図番	縮尺	作図	平成	年月日				

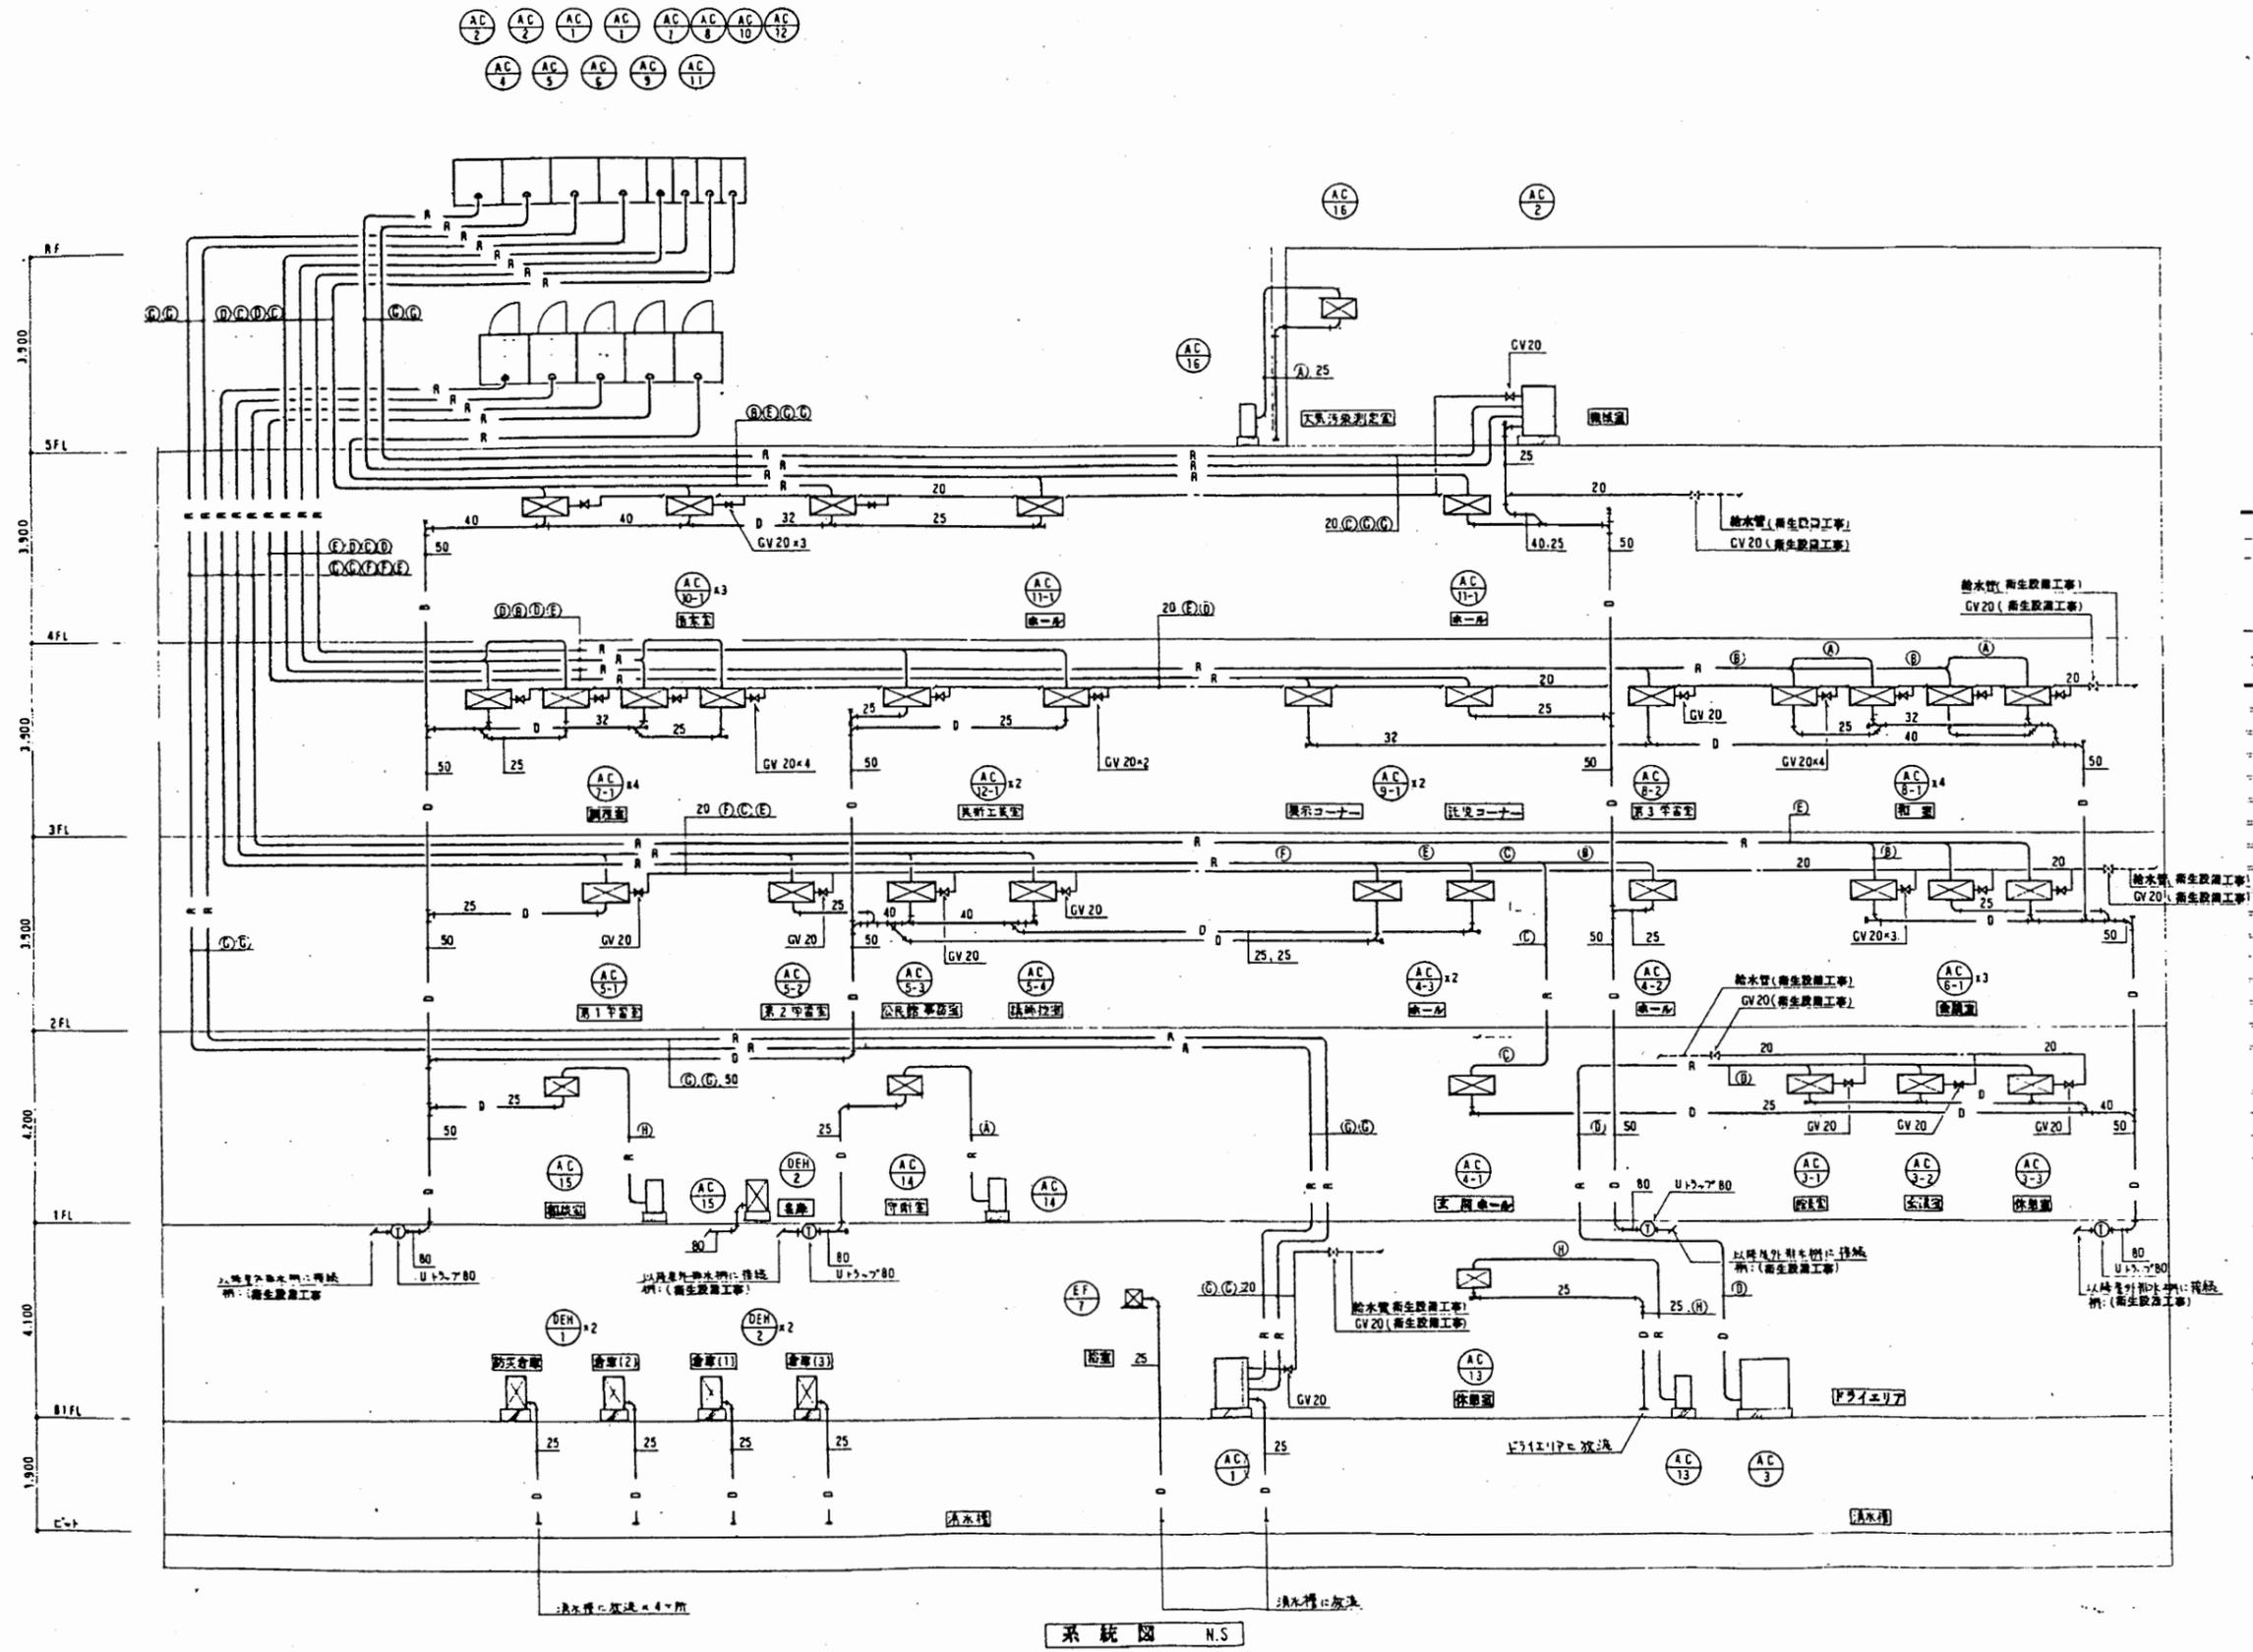


追浜行政C

工事名	追浜行政センターほか9か所建築基準法第12条定期点検業務委託			設計者資格 氏名	級建築士登録第 _____ 号		課長	主査等	担当者	横須賀市 財政部 FM推進課
図面名称	設備図	図番	縮尺	作図	平成 年 月 日					


注) 寸法配管サイズは下記による。

記号	ガス管	配管	備考
Ⓐ	12.7"	6.35"	
Ⓑ	15.88"	9.52"	
Ⓒ	19.05"	12.7"	
Ⓓ	22.2"	12.7"	
Ⓔ	25.4"	12.7"	
Ⓕ	28.6"	12.7"	
Ⓖ	25.4"	15.88"	
Ⓗ	9.52"	6.35"	

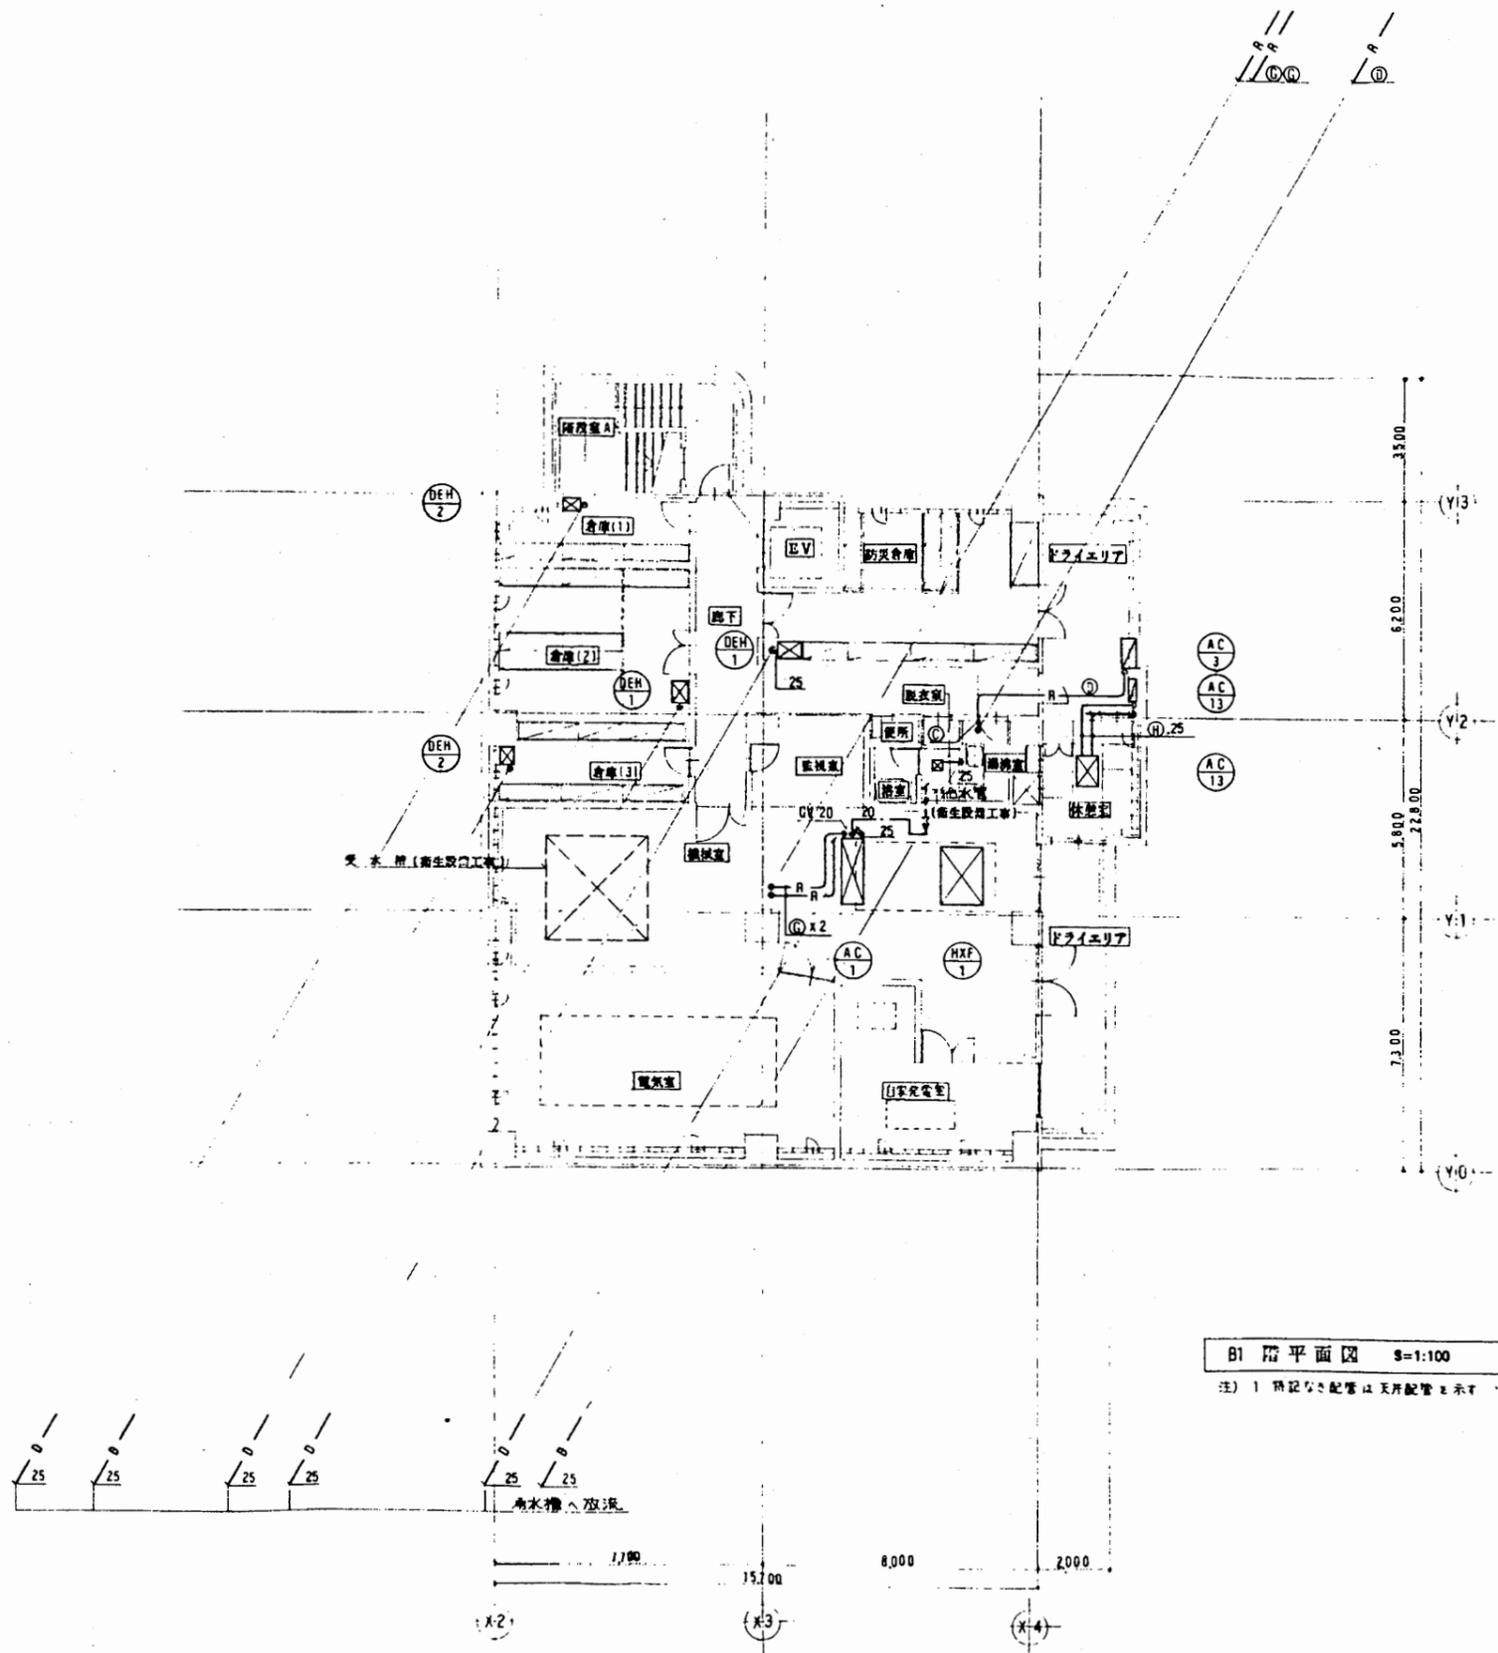

追浜行政C


工事名	追浜行政センターほか9か所建築基準法第12条定期点検業務委託		設計者資格 氏名	級建築士登録第 _____ 号		課長	主査等	担当者	横須賀市 財政部 FM推進課
図面名称	設備図	図番	縮尺	作図	平成 年 月 日				

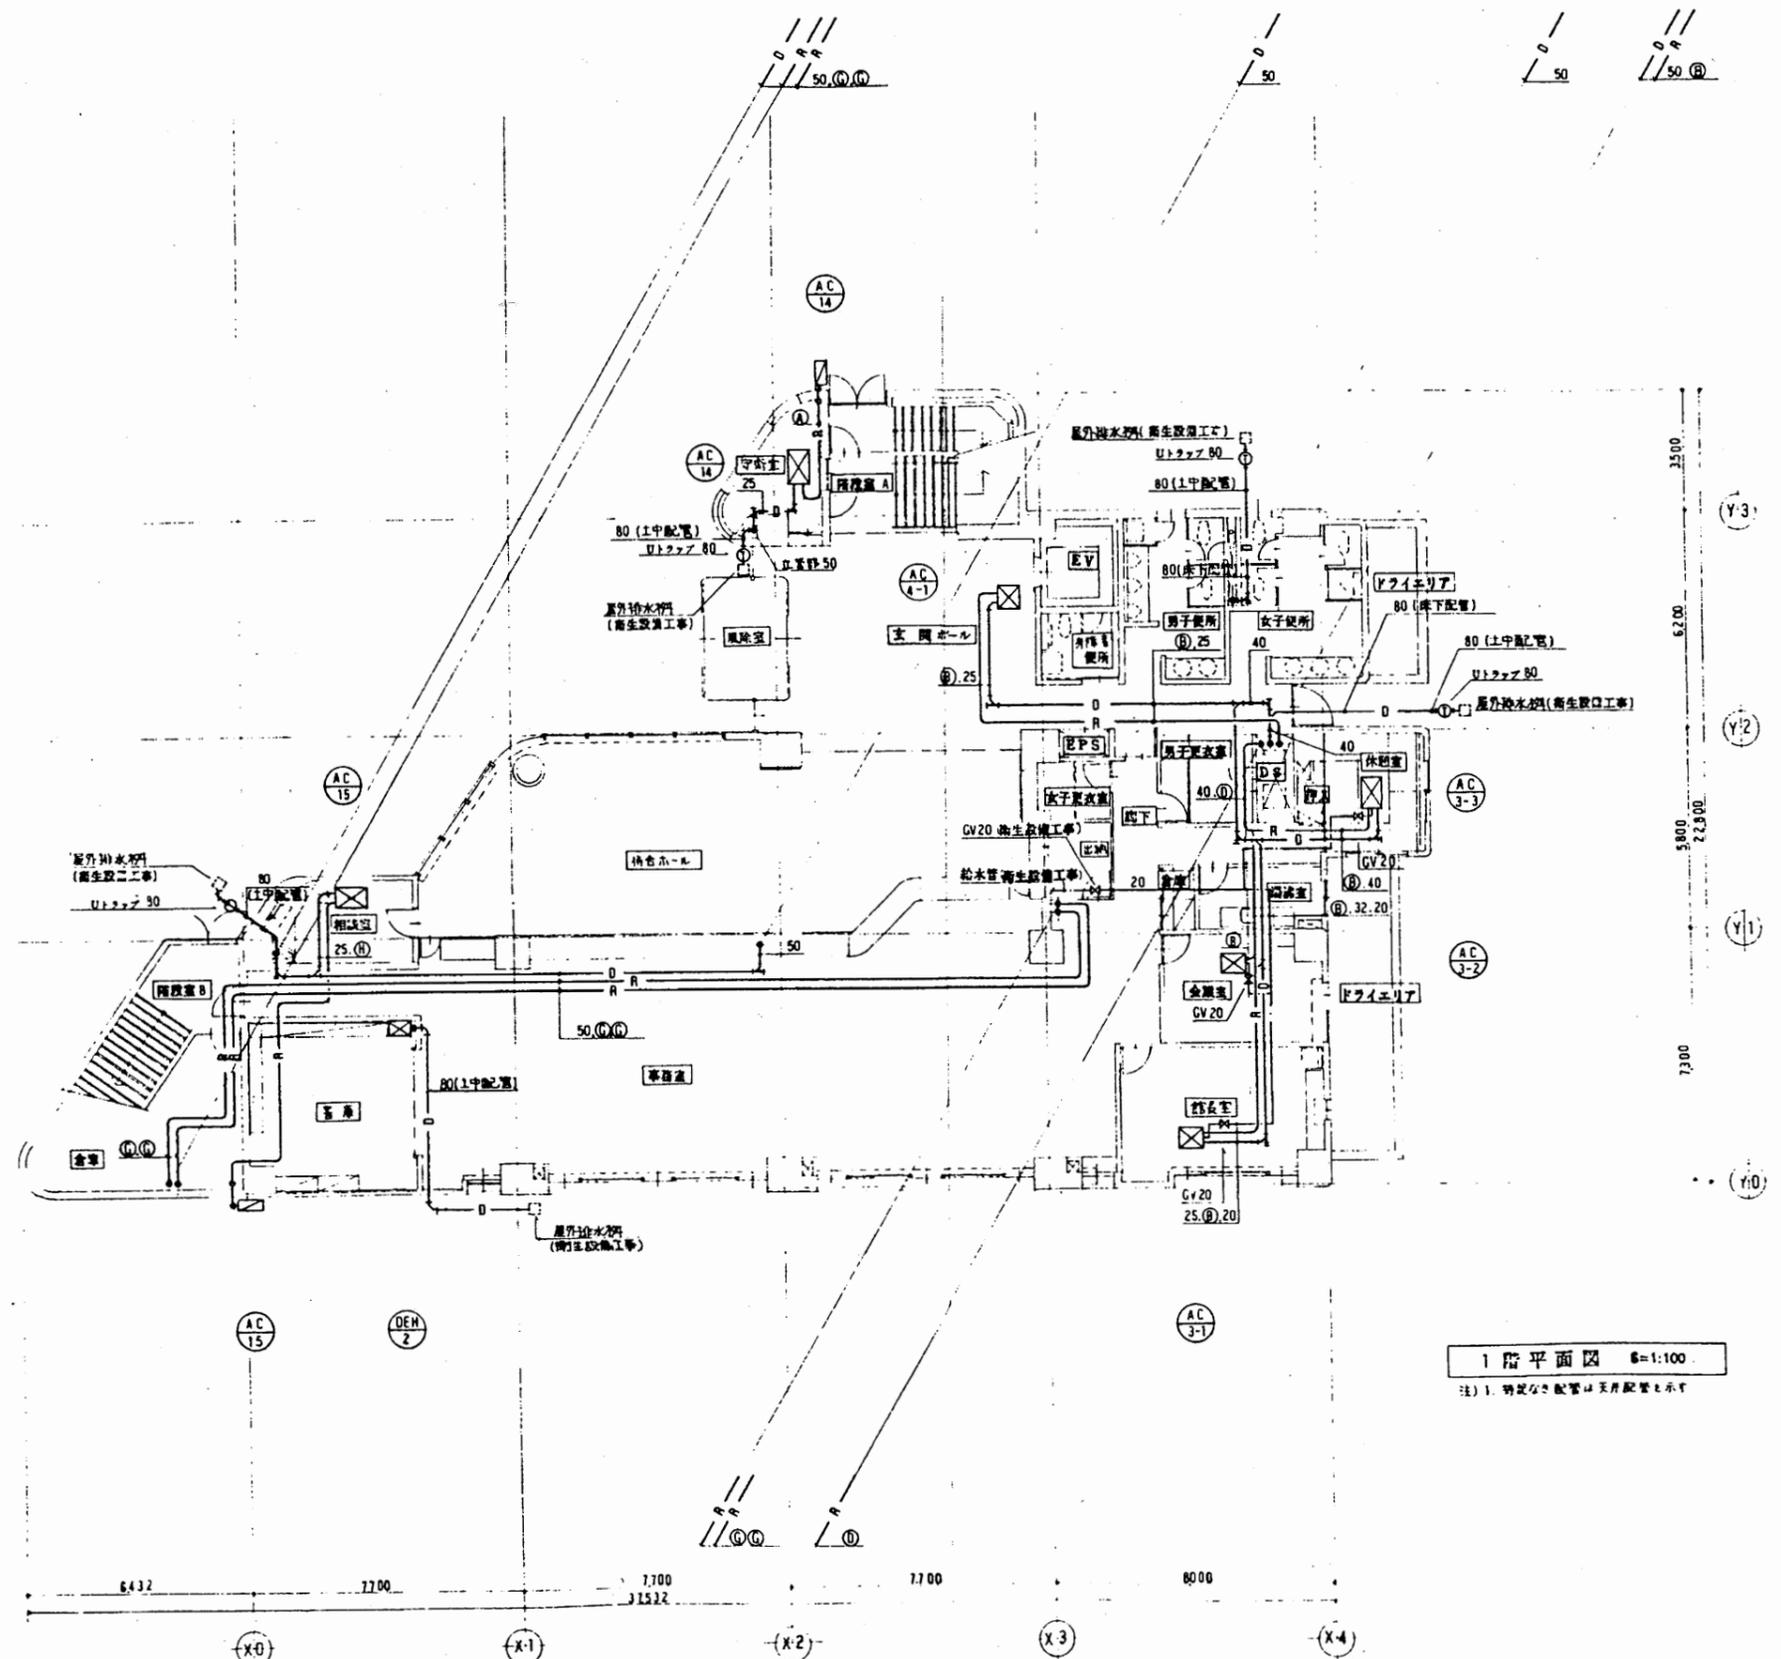

1階平面図 6=1:100
 注) 1. 特定公設管は天井配管を示す


追浜行政C

工事名	追浜行政センターほか9か所建築基準法第12条定期点検業務委託		設計者資格 氏名	級建築士登録第 _____ 号		課長	主査等	担当者	横須賀市 財政部 FM推進課
図面名称	設備図	図番	縮尺	作図	平成 年 月 日				

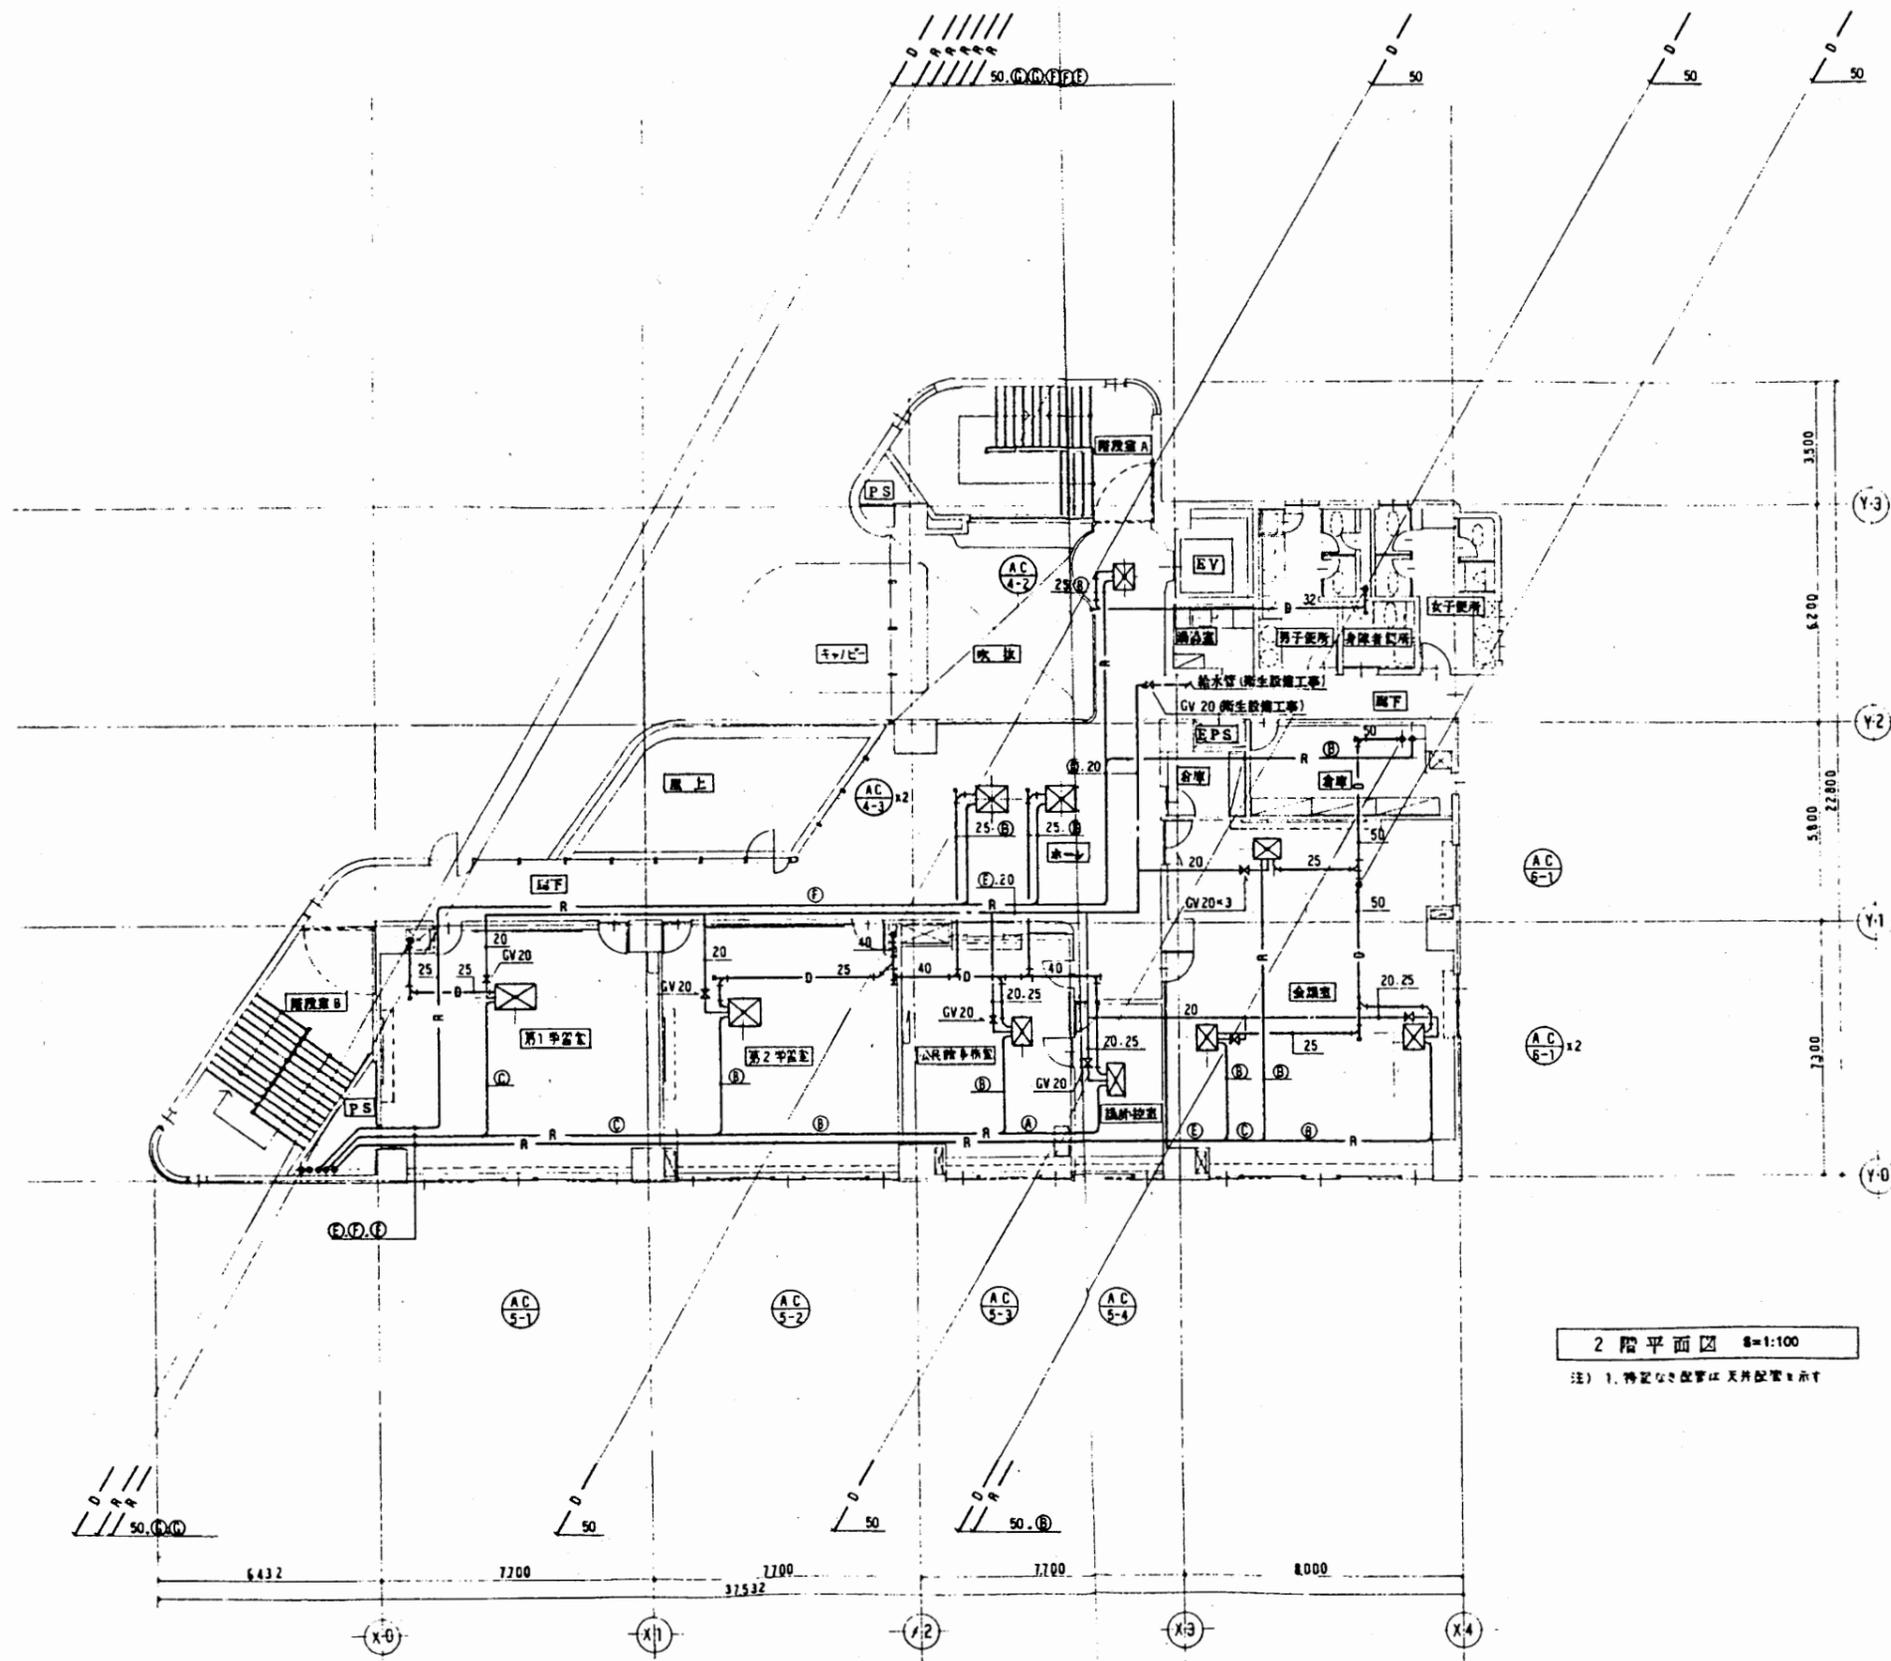

追浜行政C


工事名	追浜行政センターほか9か所建築基準法第12条定期点検業務委託			設計者資格 氏名	級建築士登録第 号		課長	主査等	担当者	横須賀市 財政部 FM推進課
図面名称	設備図	図番	縮尺	作図	平成	年	月	日		

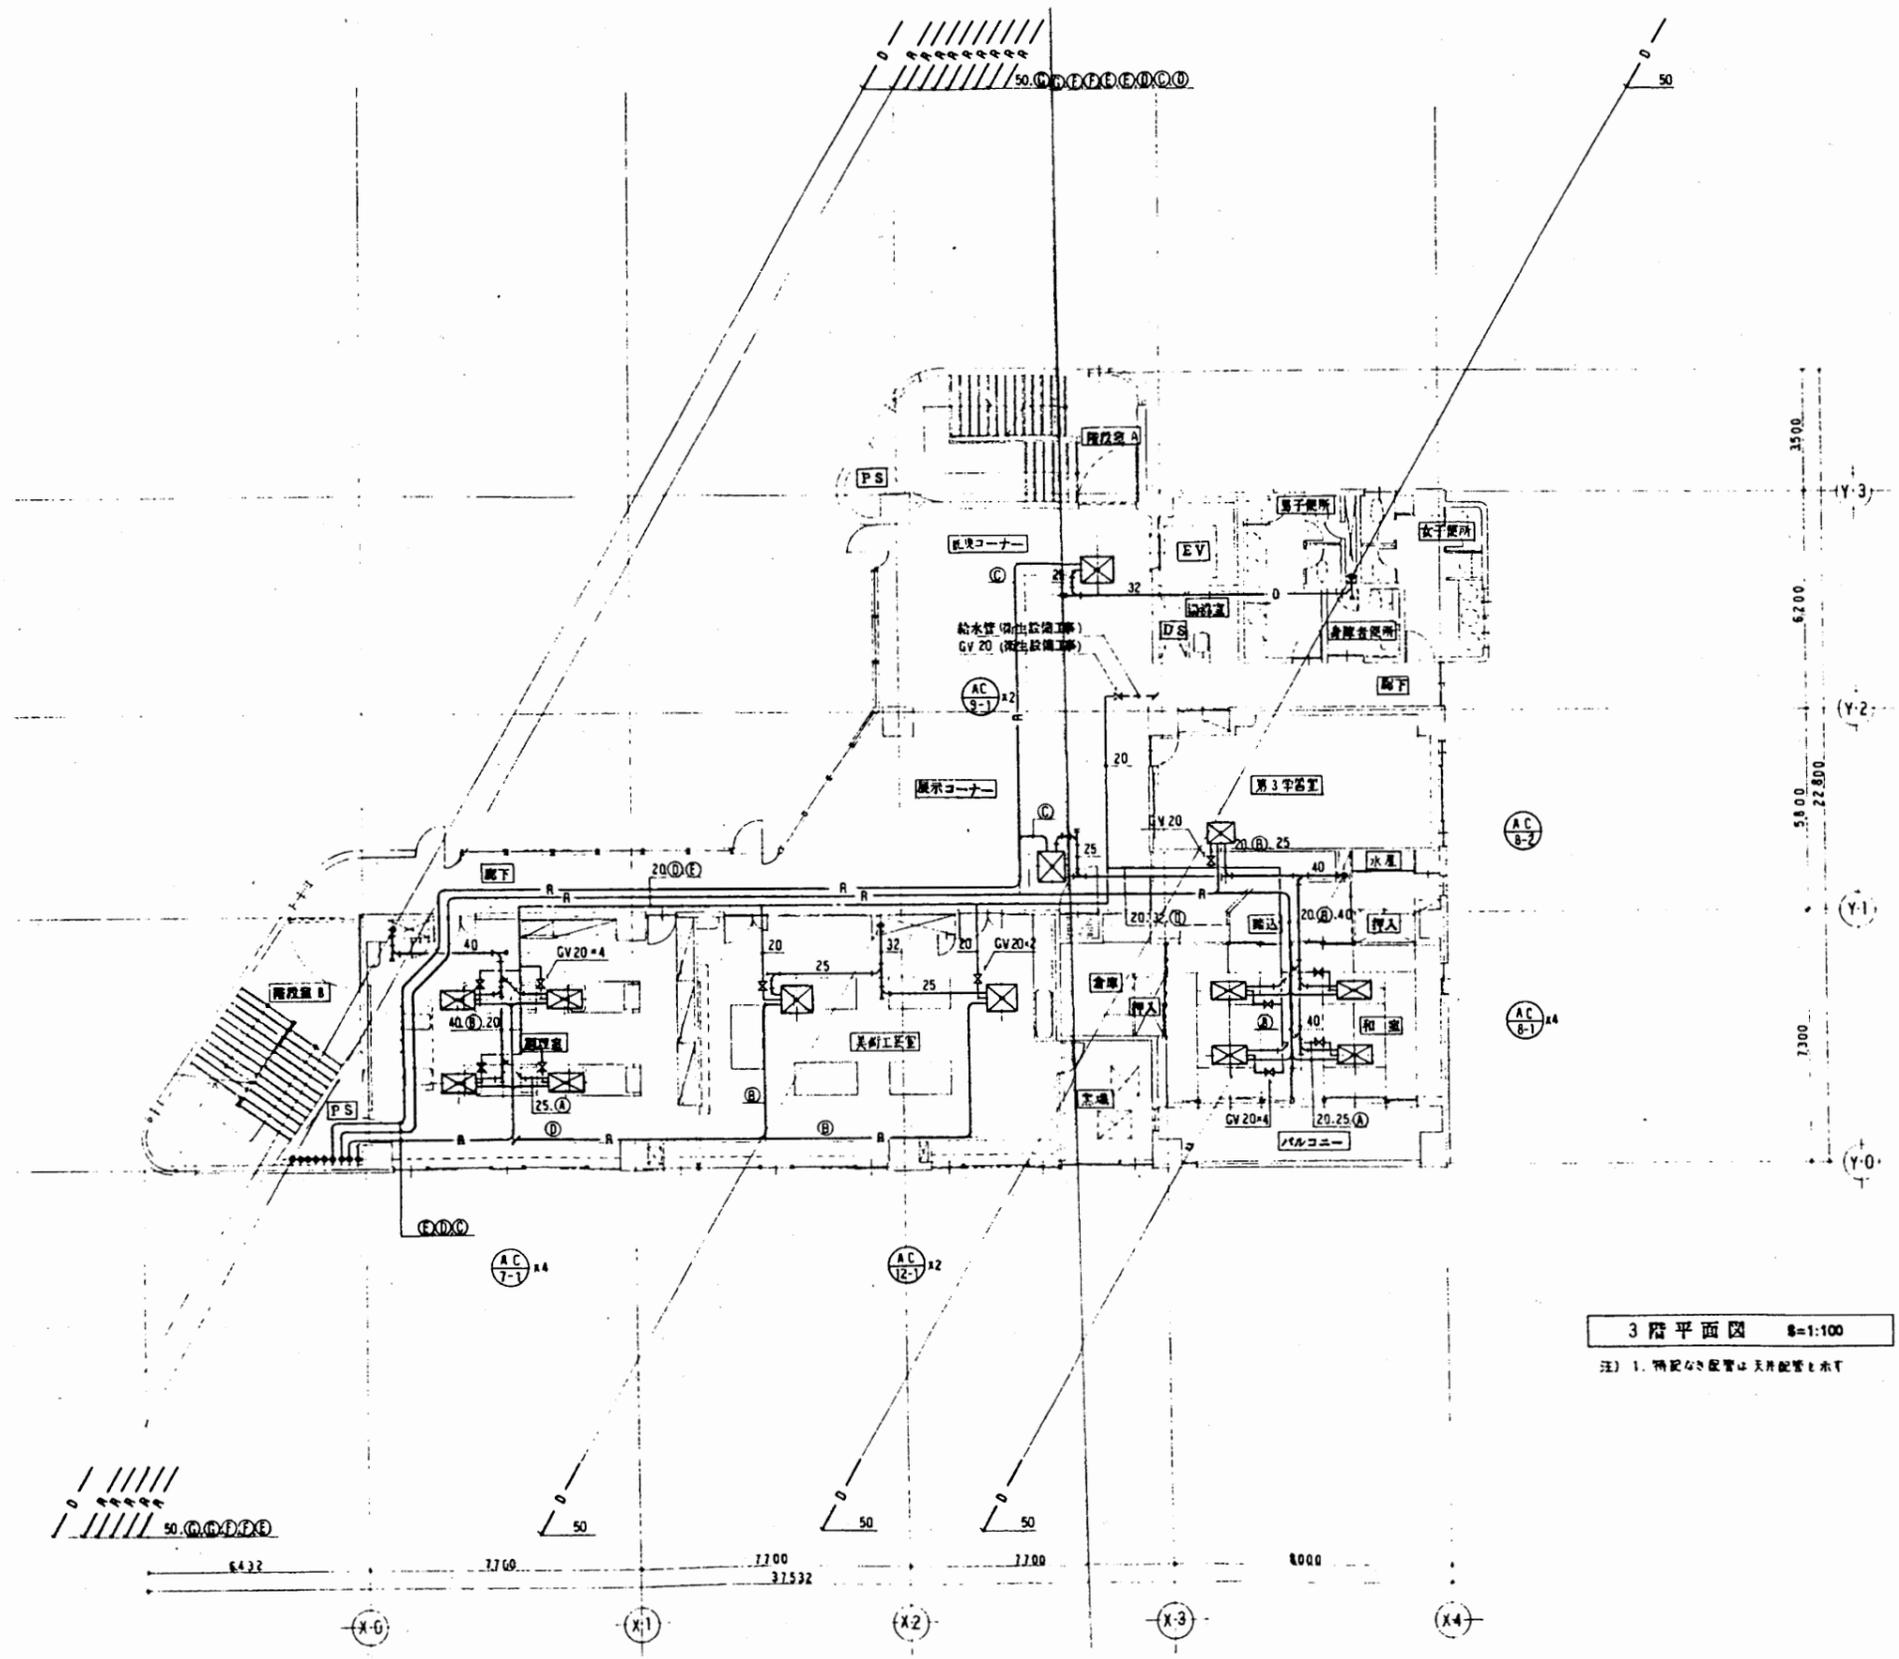

3階平面図 1/100
注) 1. 機器の配置は天吊設置と示す

追浜行政C


工事名	追浜行政センターほか9か所建築基準法第12条定期点検業務委託			設計者資格 氏名	級建築士登録第 号		課長	主査等	担当者	横須賀市 財政部 FM推進課
図面名称	設備図	図番	縮尺	作図	平成	年 月 日				

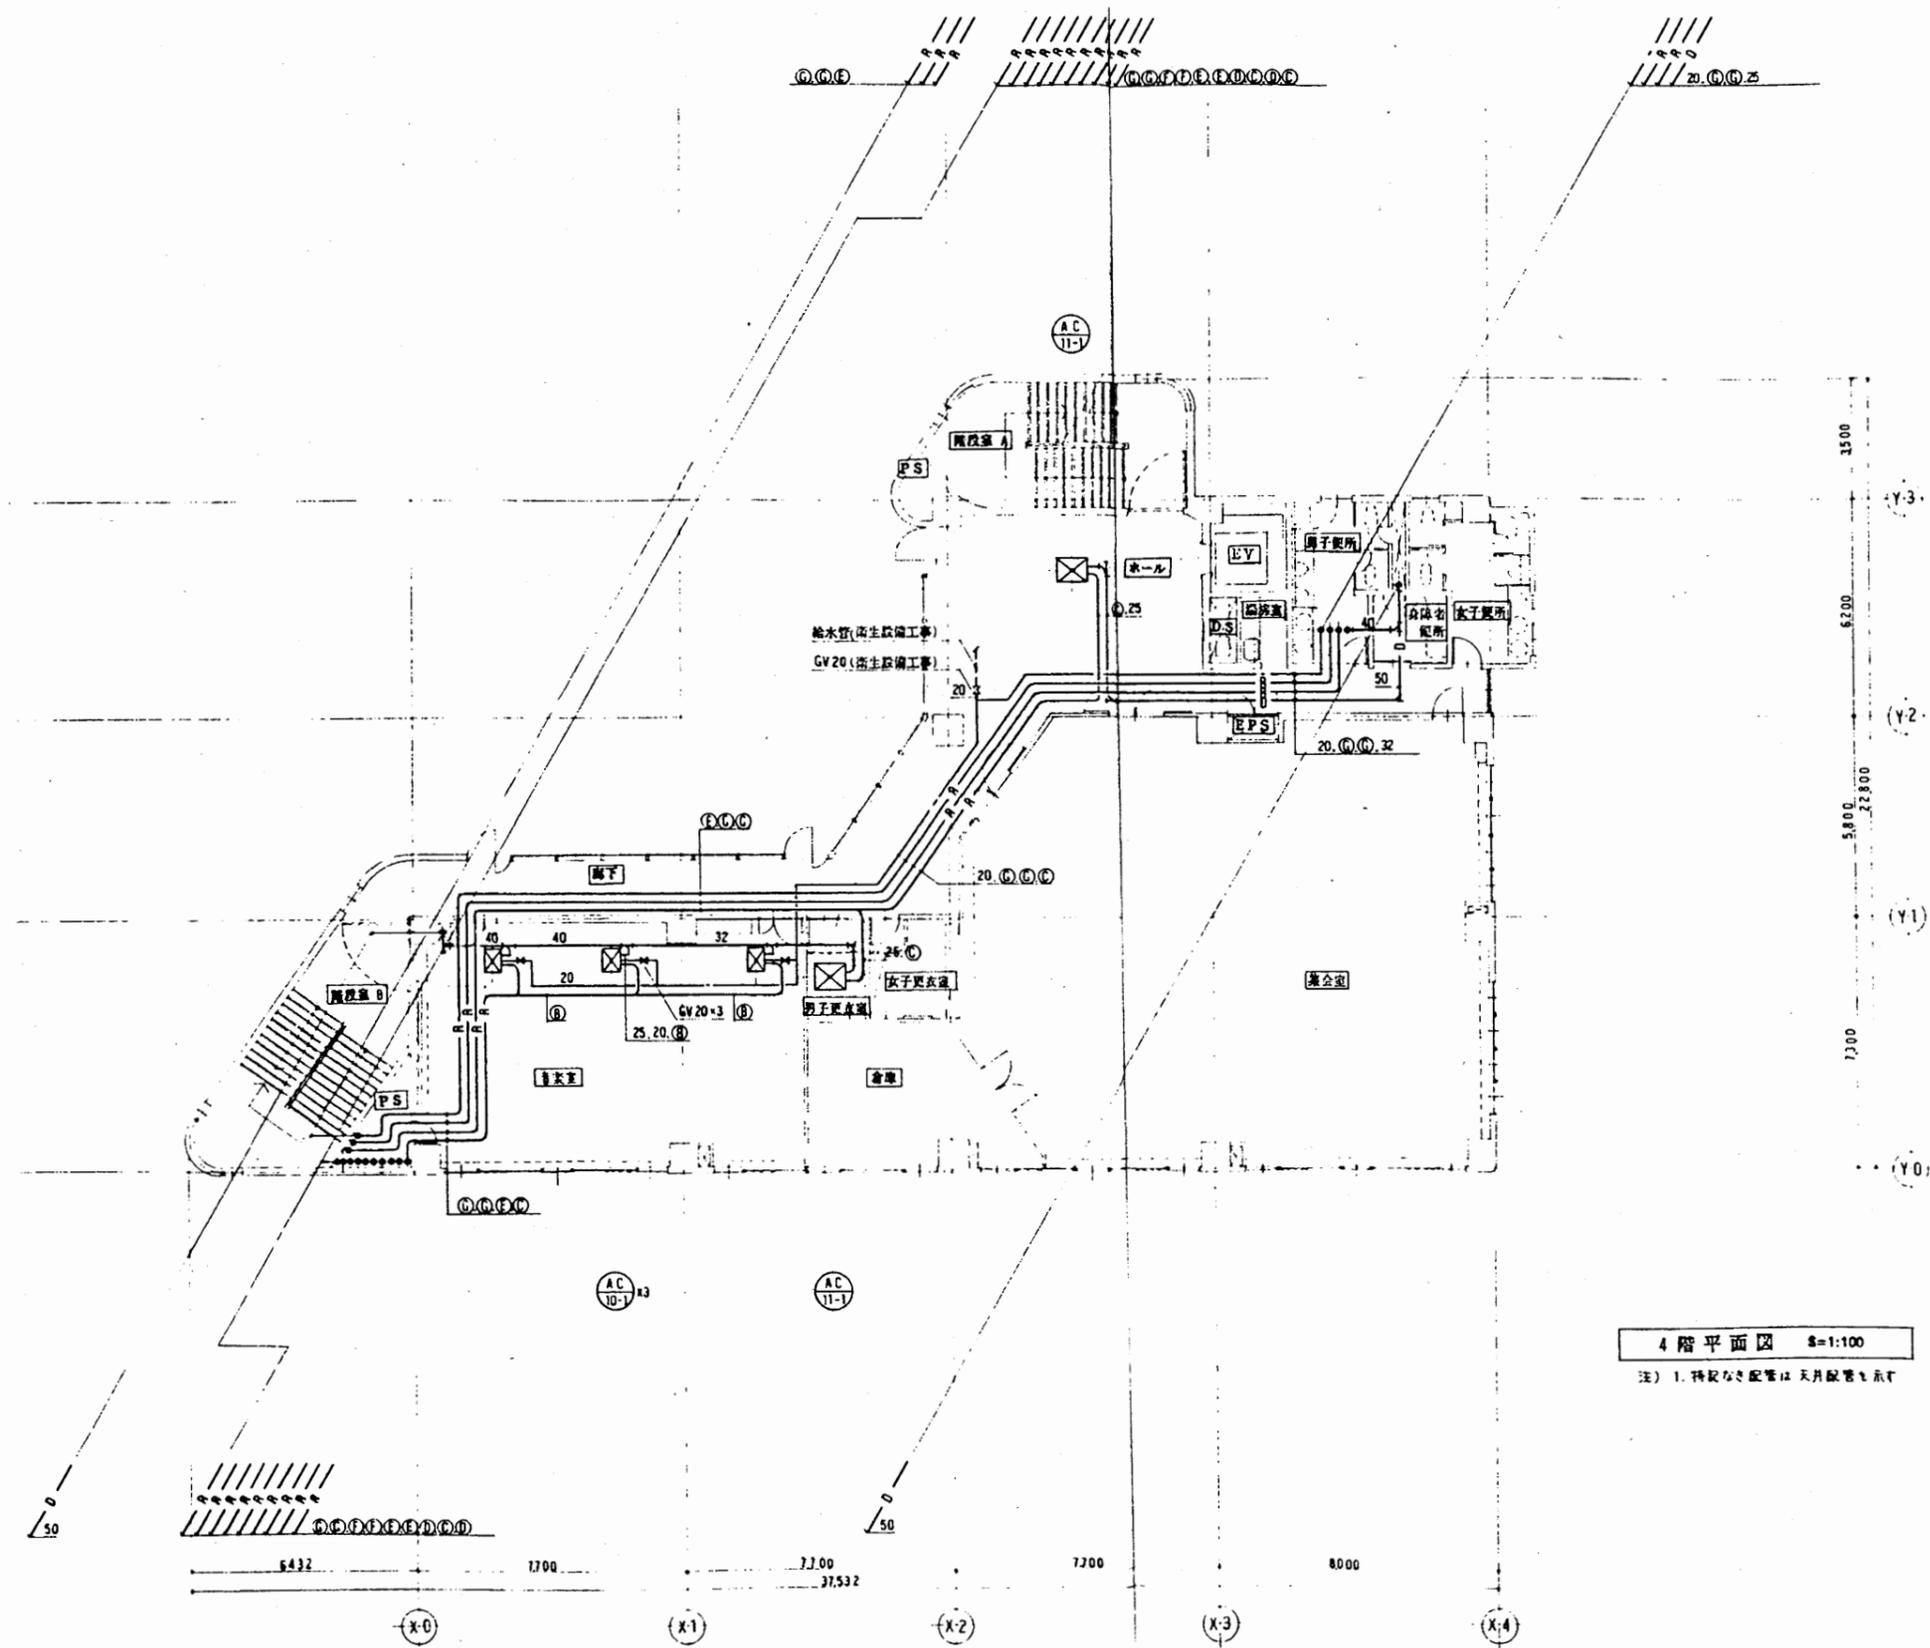

4階平面図 S=1:100
注) 1. 特記なき配管は天井配管を示す




追浜行政C

工事名	追浜行政センターほか9か所建築基準法第12条定期点検業務委託			設計者資格 氏名	級建築士登録第 号			課長	主査等	担当者	横須賀市 財政部 FM推進課
図面名称	設備図	図番	縮尺	作図	平成	年	月	日			

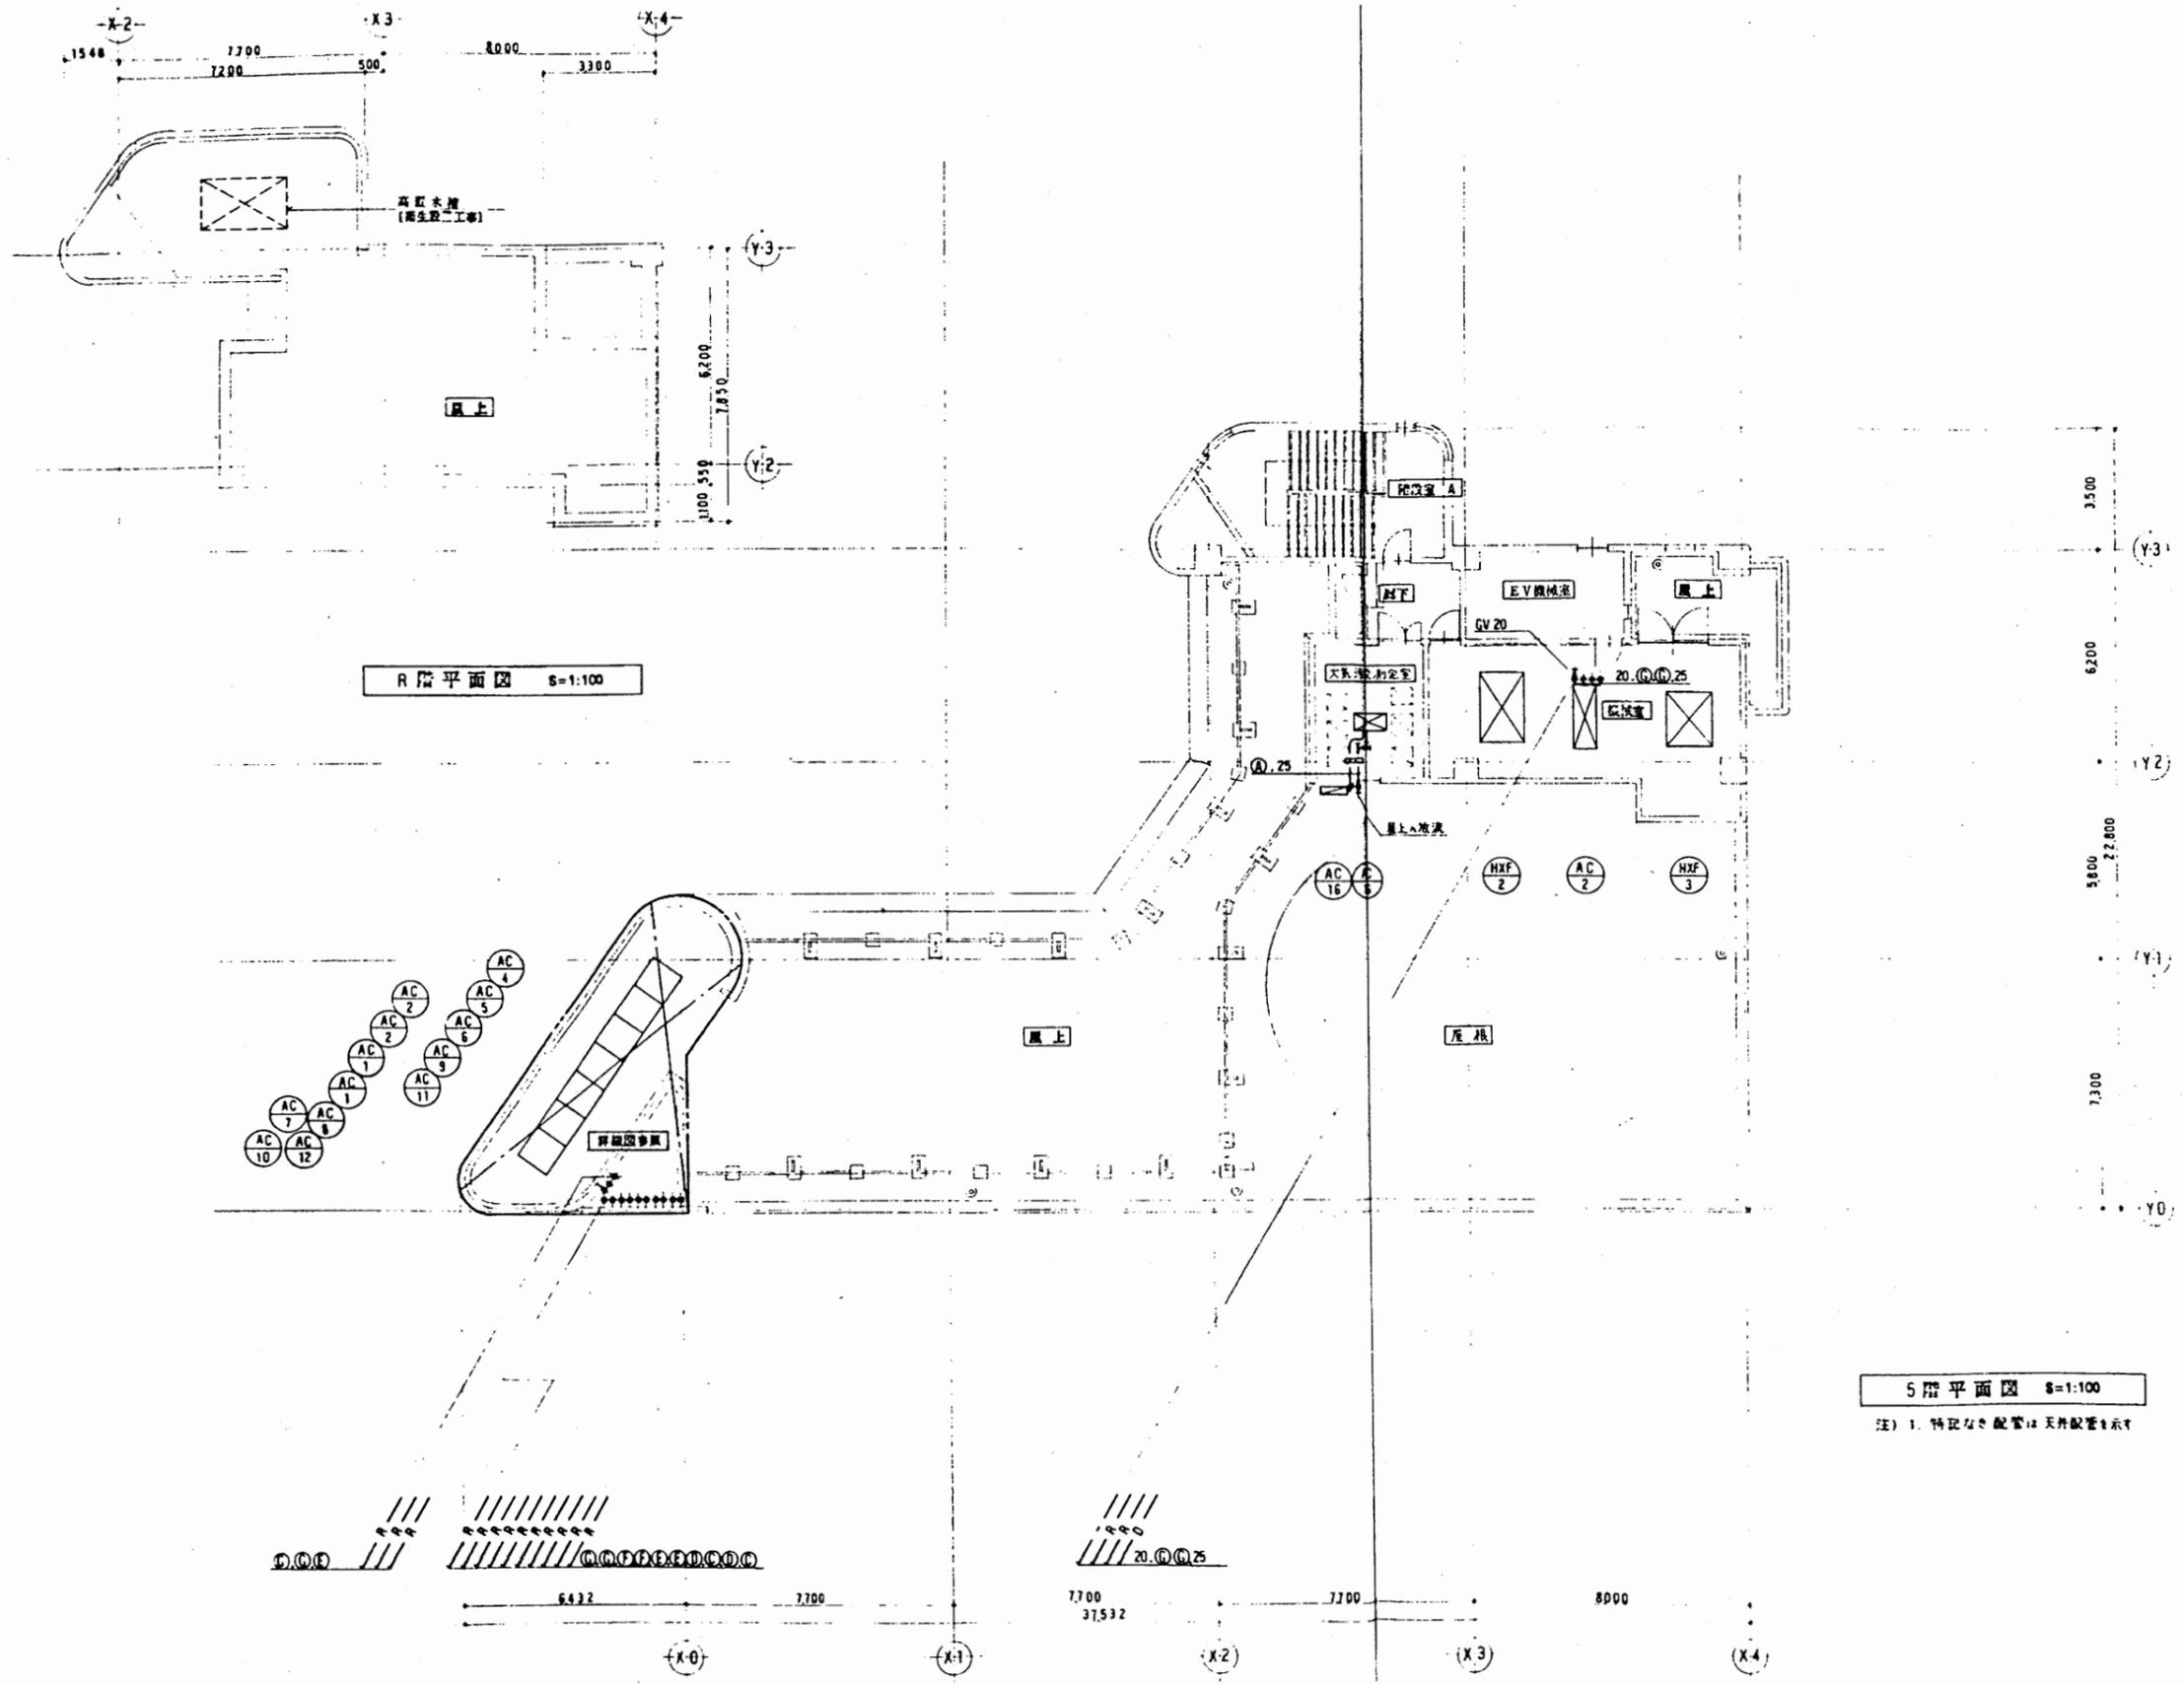


追浜行政C

工事名	追浜行政センターほか9か所建築基準法第12条定期点検業務委託		設計者資格 氏名	級建築士登録第 号		課長	主査等	担当者	横須賀市 財政部 FM推進課
図面名称	設備図	図番	縮尺	作図	平成 年 月 日				

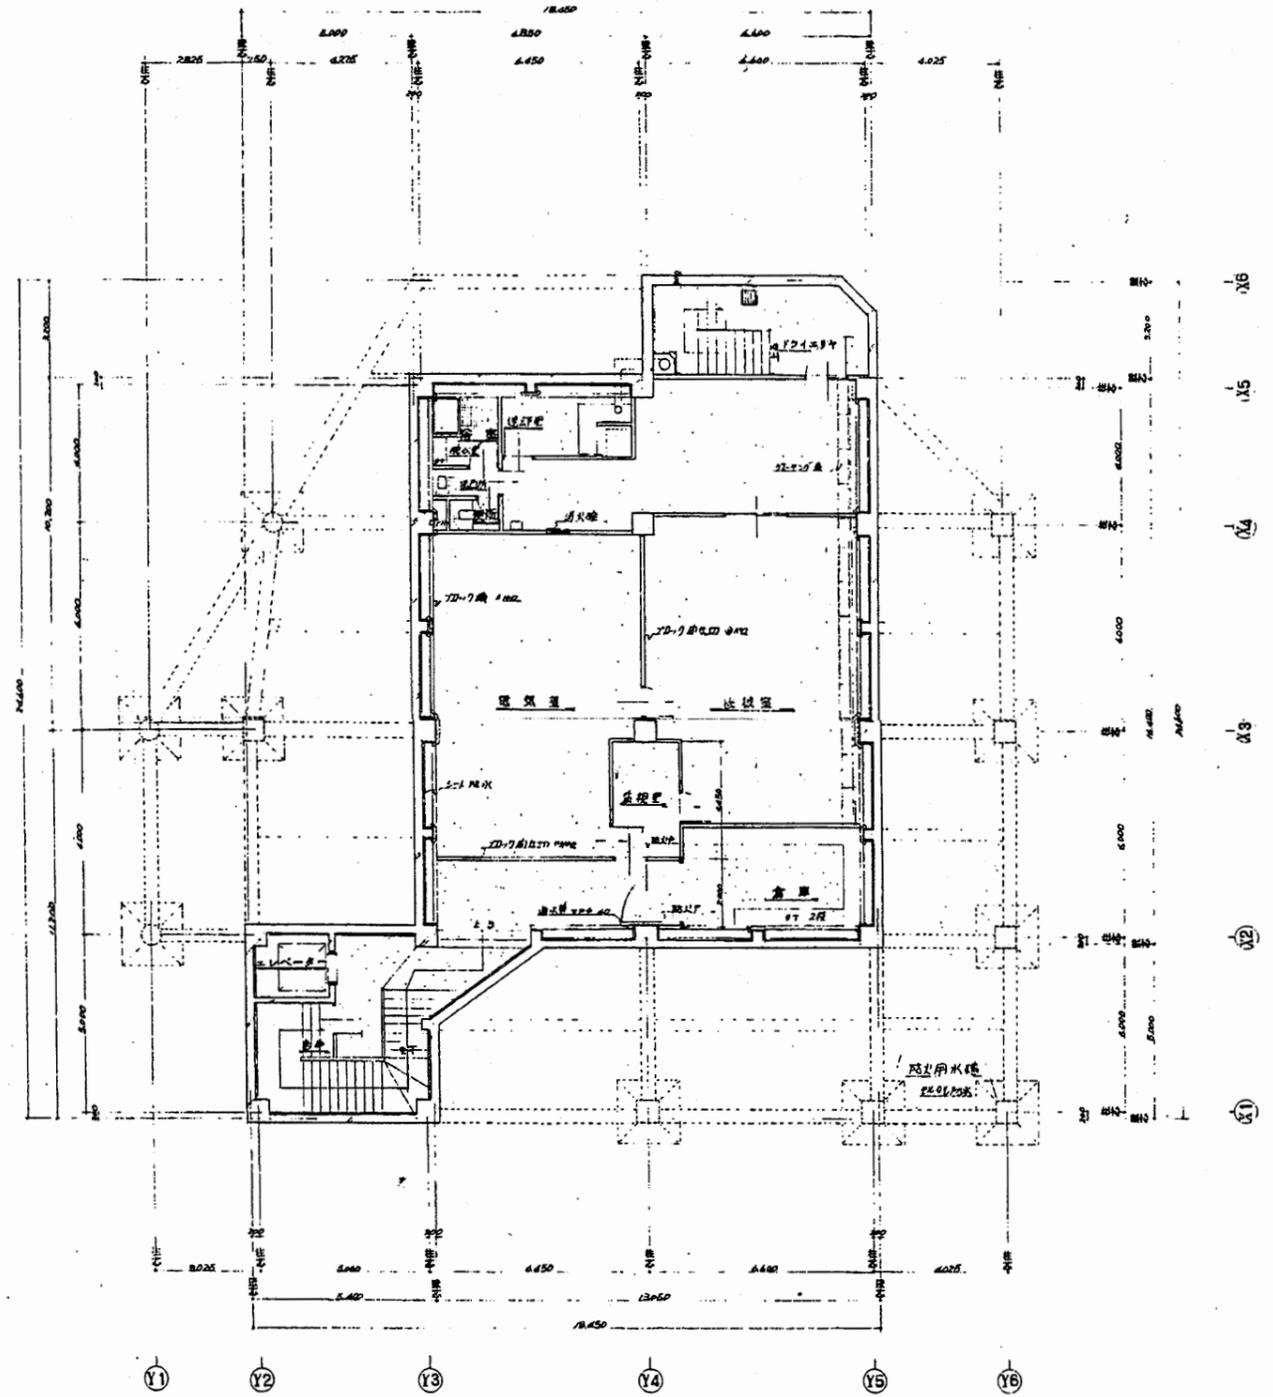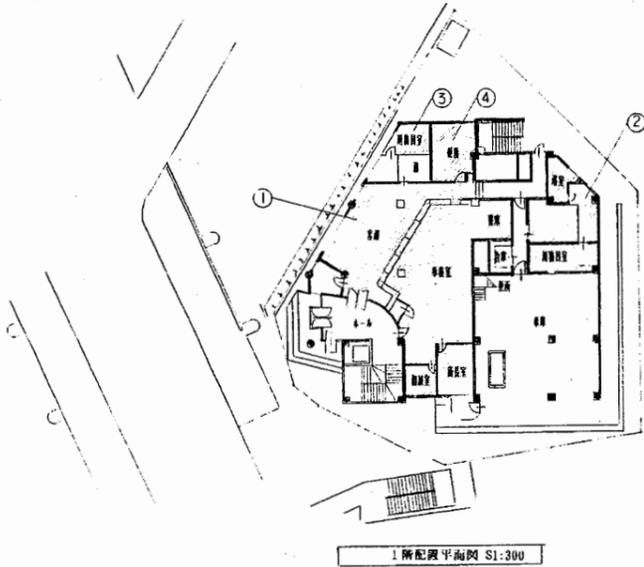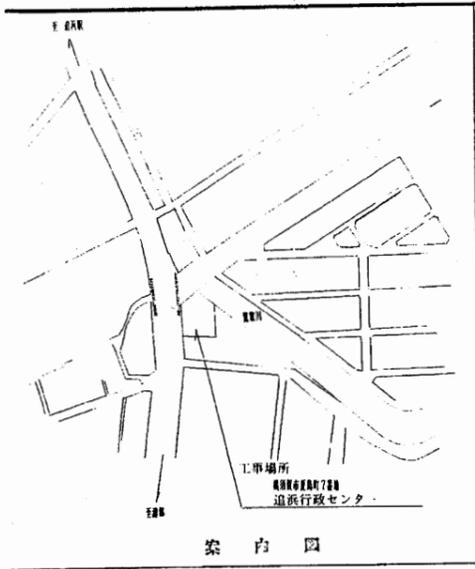


追浜コミセン分室


工事名	追浜行政センターほか9か所建築基準法第12条定期点検業務委託			設計者資格 氏名	級建築士登録第 号		課長	主査等	担当者	横須賀市 財政部 FM推進課
図面名称	案内・配置図 地階平面図	図番	縮尺	S 1:200	作図	平成 年 月 日				

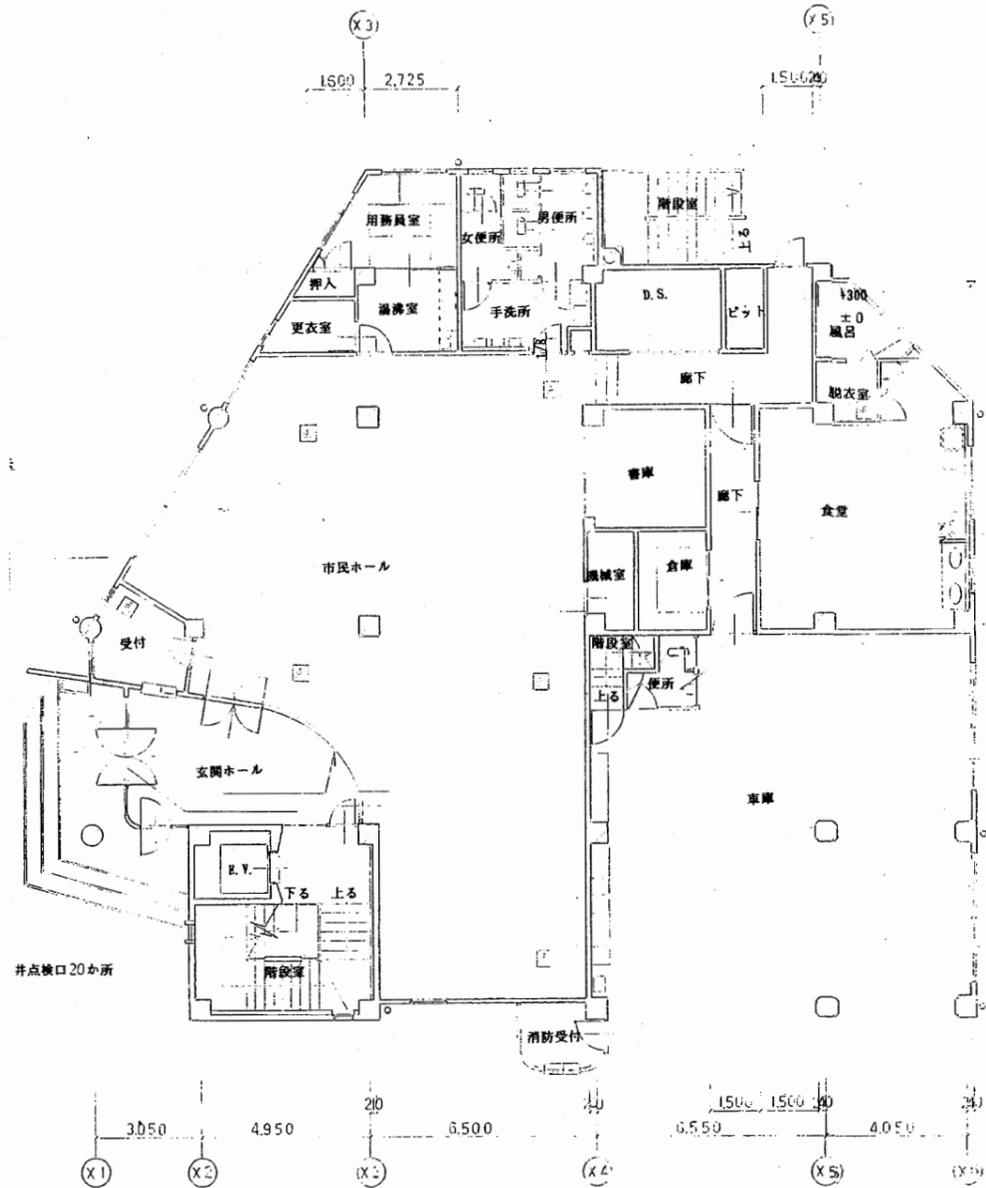

1階平面図 S 1:200

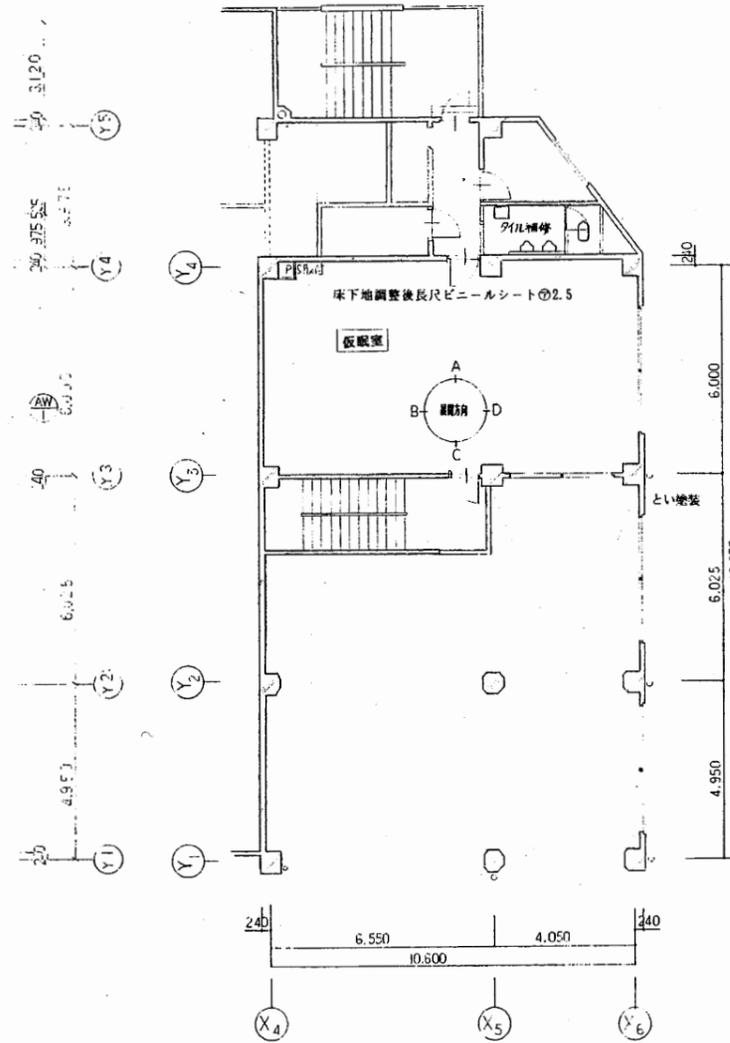


中2階平面図 S 1:200

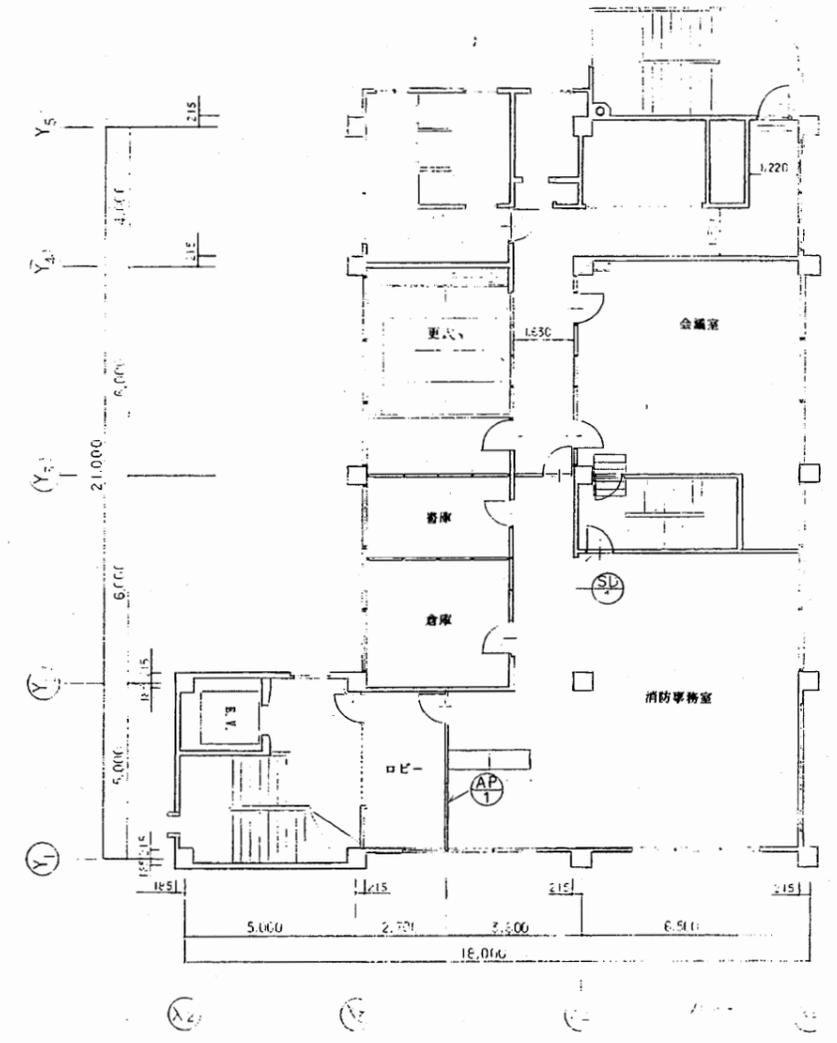


2階平面図 S 1:200

追浜コミセン分室

工事名	追浜行政センターほか9か所建築基準法第12条定期点検業務委託			設計者資格 氏名	級建築士登録第 号			課長	主査等	担当者	横須賀市 財政部 FM推進課
図面名称	各階平面図	図番	縮尺	S 1:200	作図	平成	年	月	日		

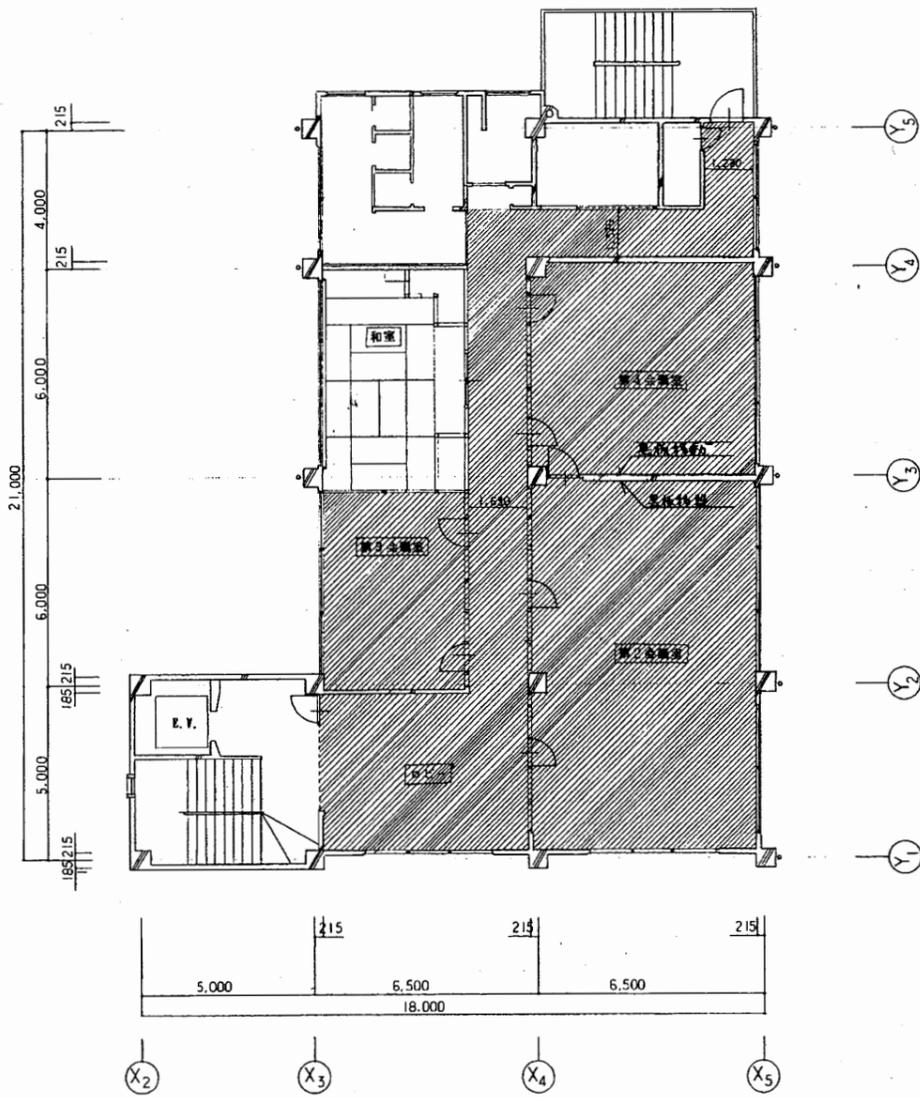

3階平面図 S 1:200

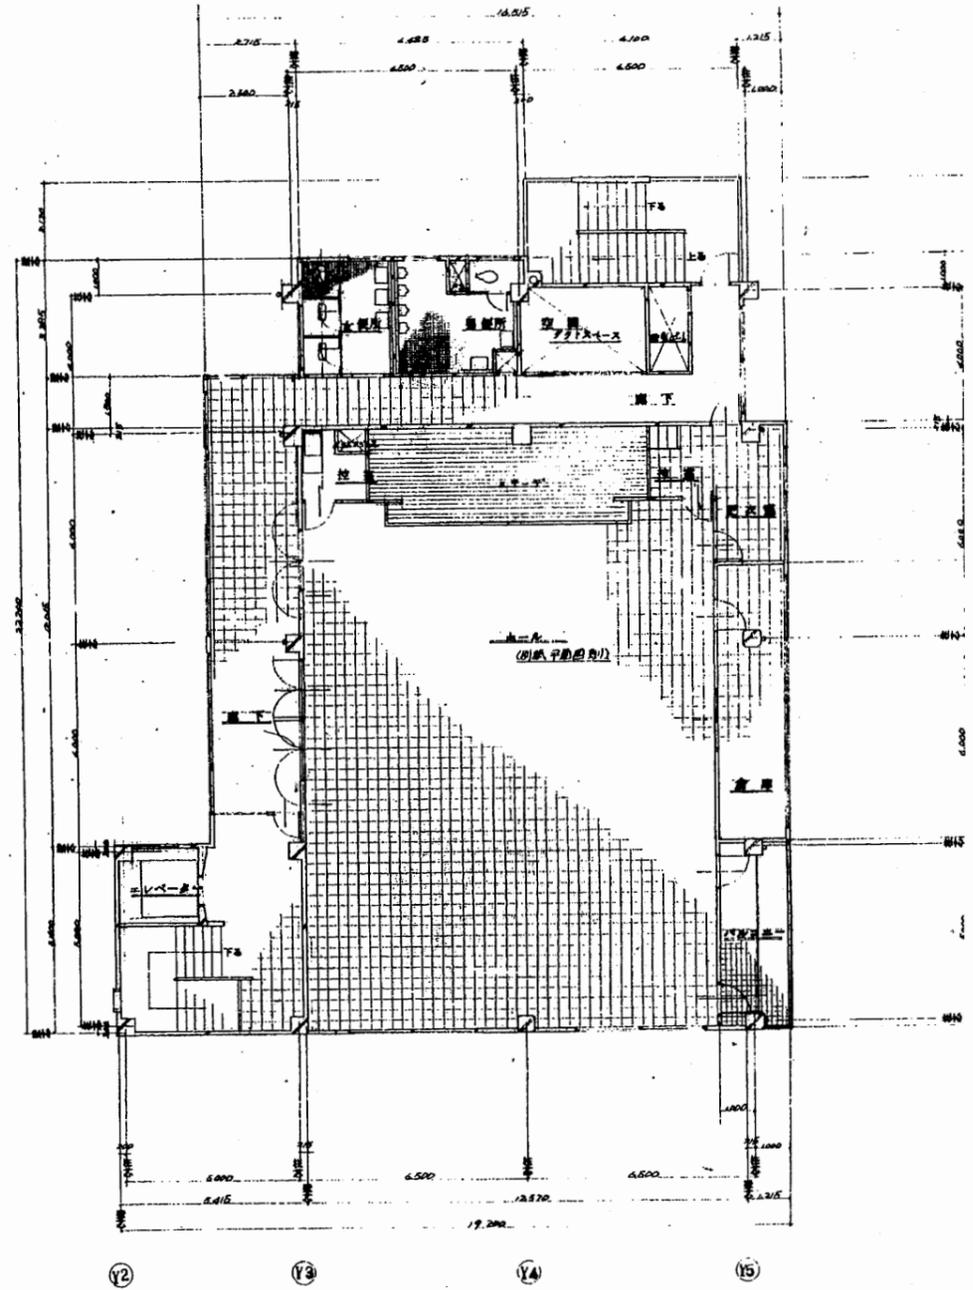


4階平面図 S 1:200


4階平

追浜コミセン分室

工事名	追浜行政センターほか9か所建築基準法第12条定期点検業務委託			設計者資格 氏名	級建築士登録第 _____ 号			課長	主査等	担当者	横須賀市 財政部 FM推進課
図面名称	各階平面図	図番		縮尺	S 1:200	作図	平成	年	月	日	

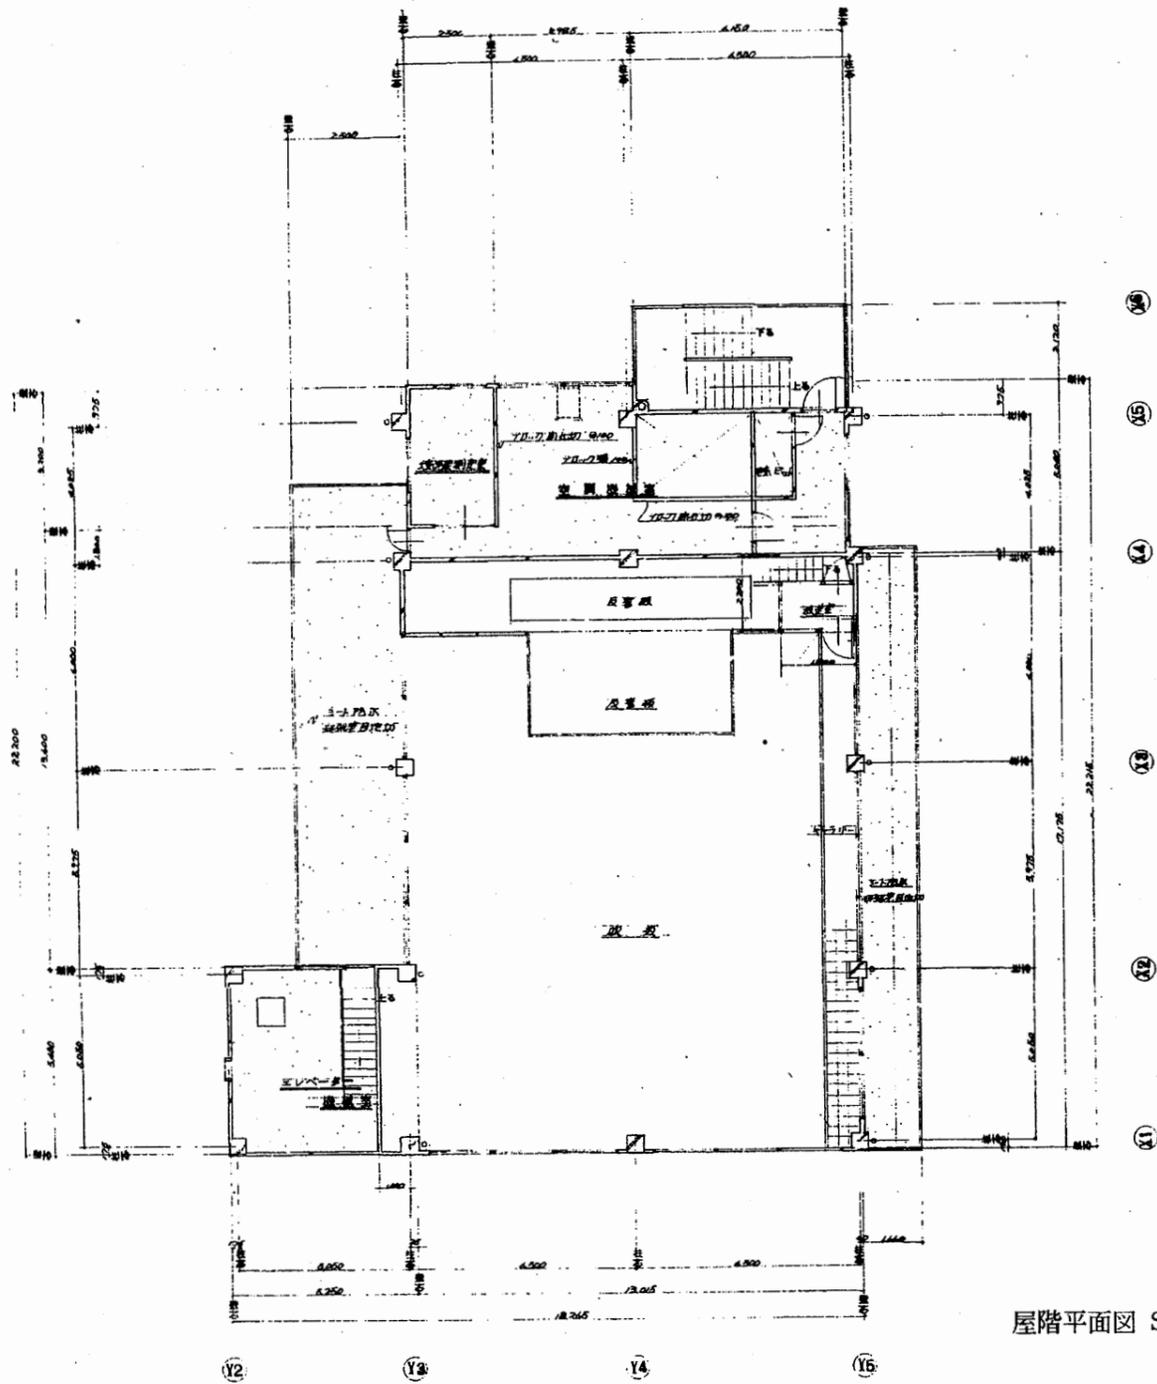


屋階平面図 S 1:200

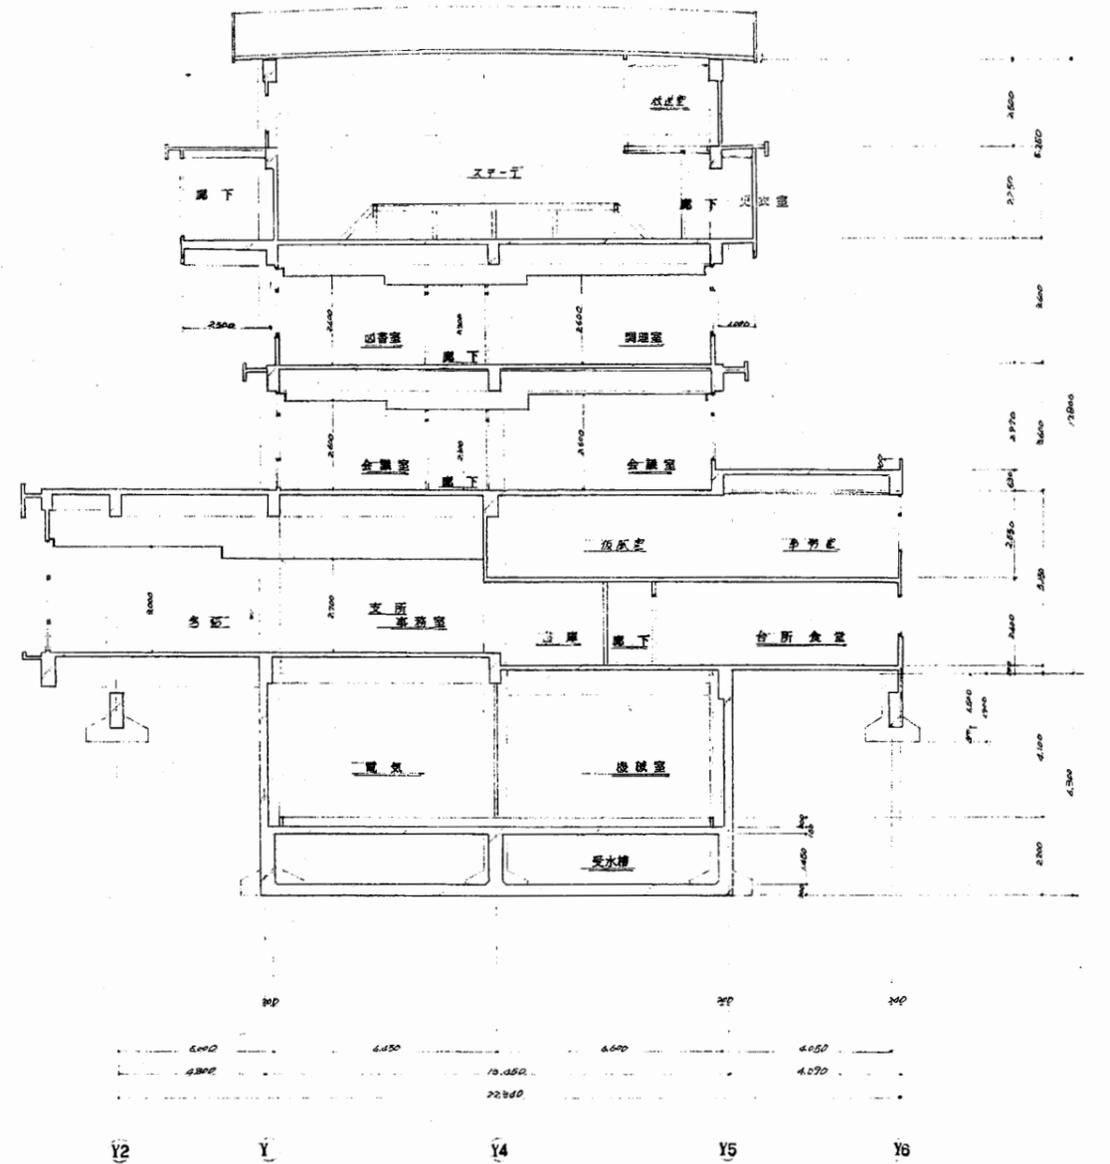


断面図 S 1:200

追浜コミセン分室

工事名	追浜行政センターほか9か所建築基準法第12条定期点検業務委託			設計者資格 氏名	級建築士登録第 号			課長	主査等	担当者	横須賀市 財政部 FM推進課
図面名称	屋階平面図 断面図	図番	縮尺	S 1:200	作図	平成	年	月	日		

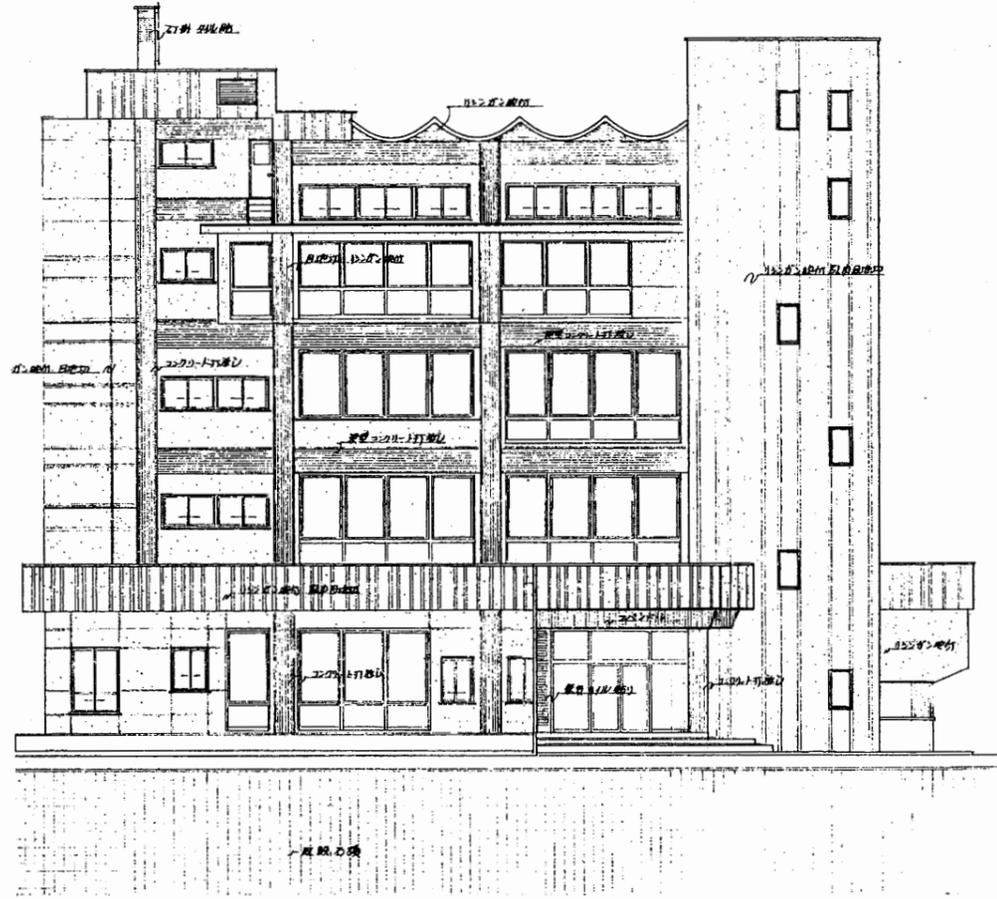


西側立面図 S 1:200¹⁰⁰

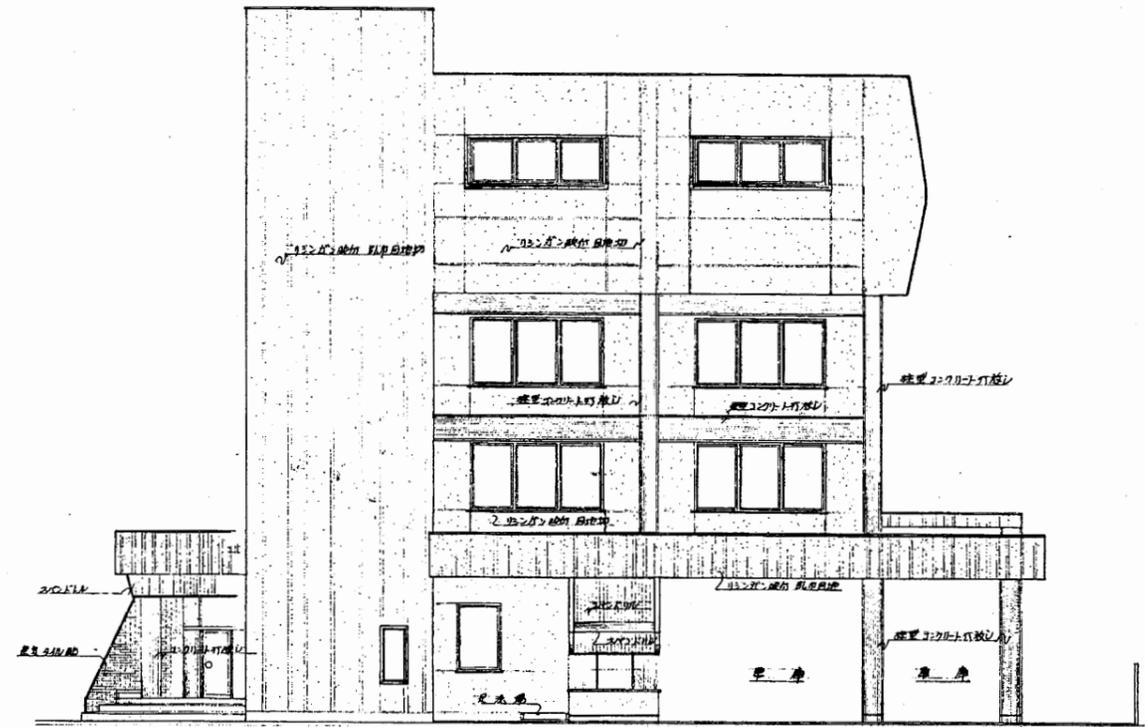


南側立面図 S 1:200

追浜コミセン分室

工事名	追浜行政センターほか9か所建築基準法第12条定期点検業務委託			設計者資格 氏名	級建築士登録第 号			課長	主査等	担当者	横須賀市 財政部 FM推進課
図面名称	立面図	図番	縮尺	S 1:200	作図	平成	年	月	日		

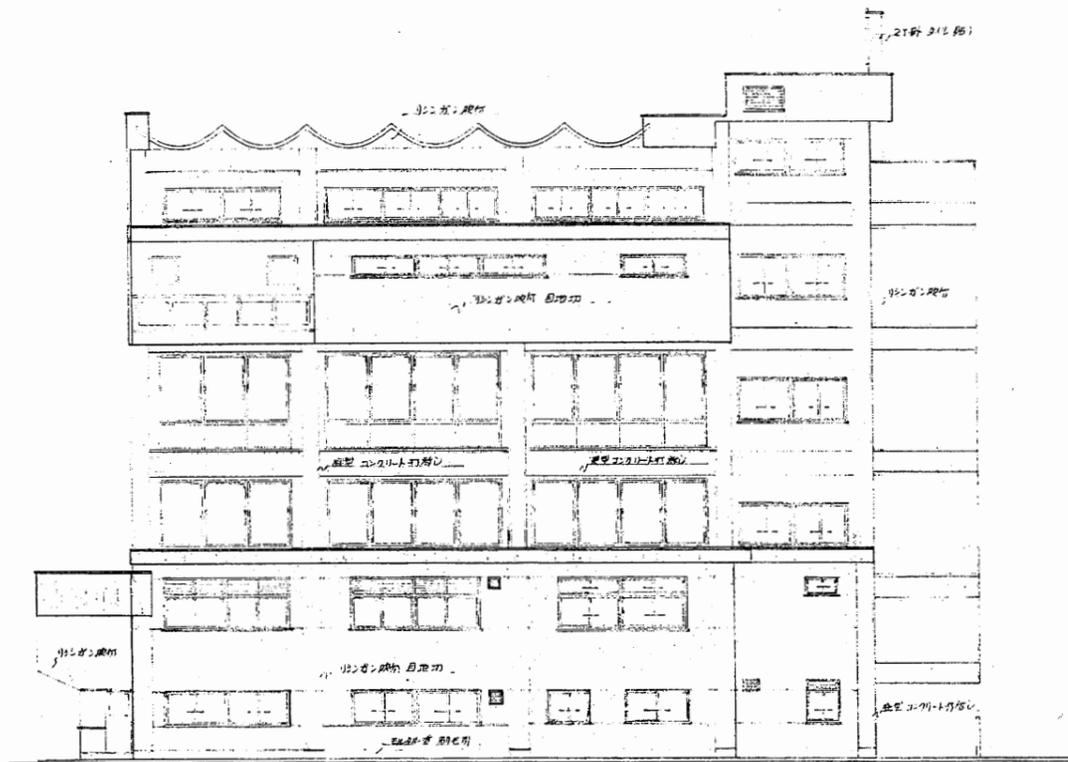


東側立面図 S 1:200

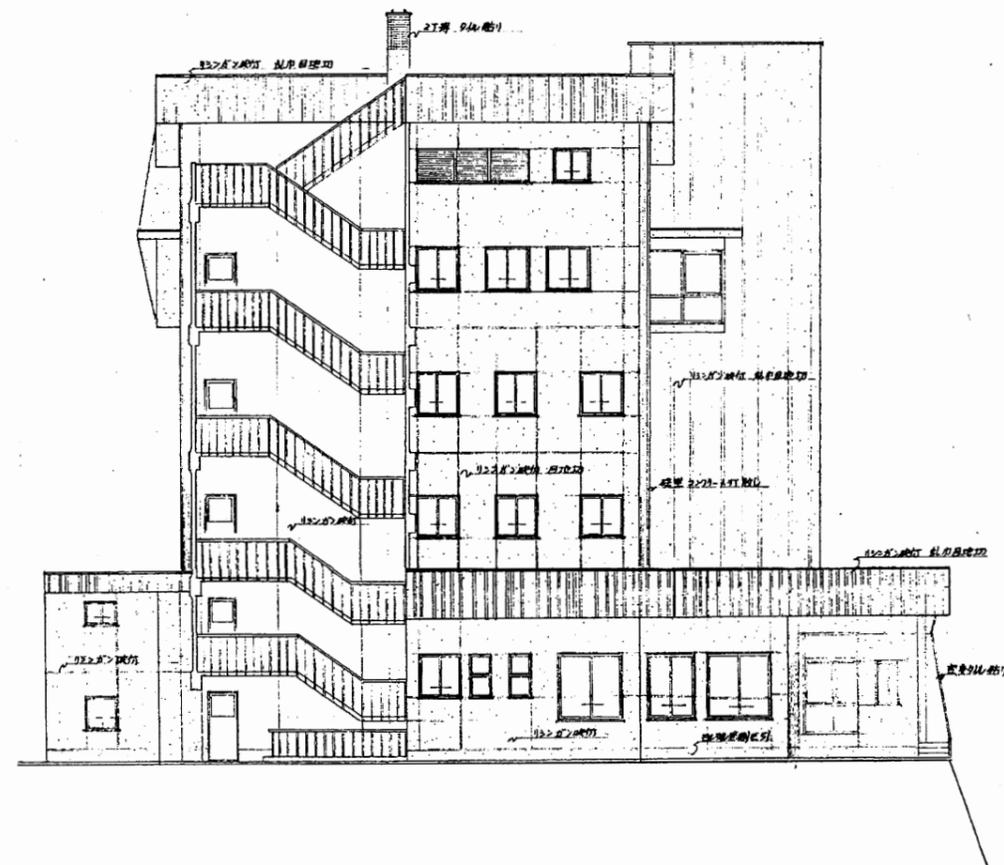



北側立面図 S 1:200

追浜コミセン分室

工事名	追浜行政センターほか9か所建築基準法第12条定期点検業務委託			設計者資格 氏名	級建築士登録第 号			課長	主査等	担当者	横須賀市 財政部 FM推進課
図面名称	立面図	図番		縮尺	S 1:200	作図	平成 年 月 日				

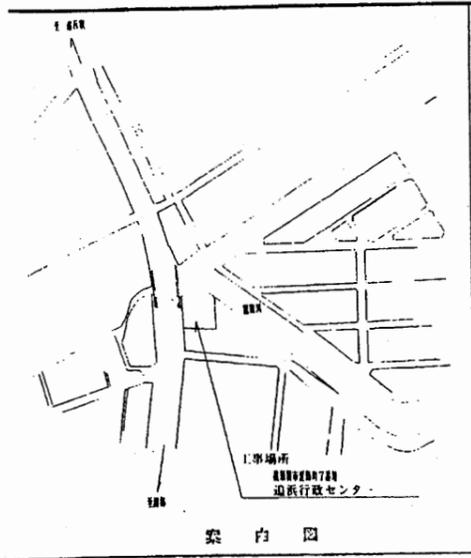


案内図

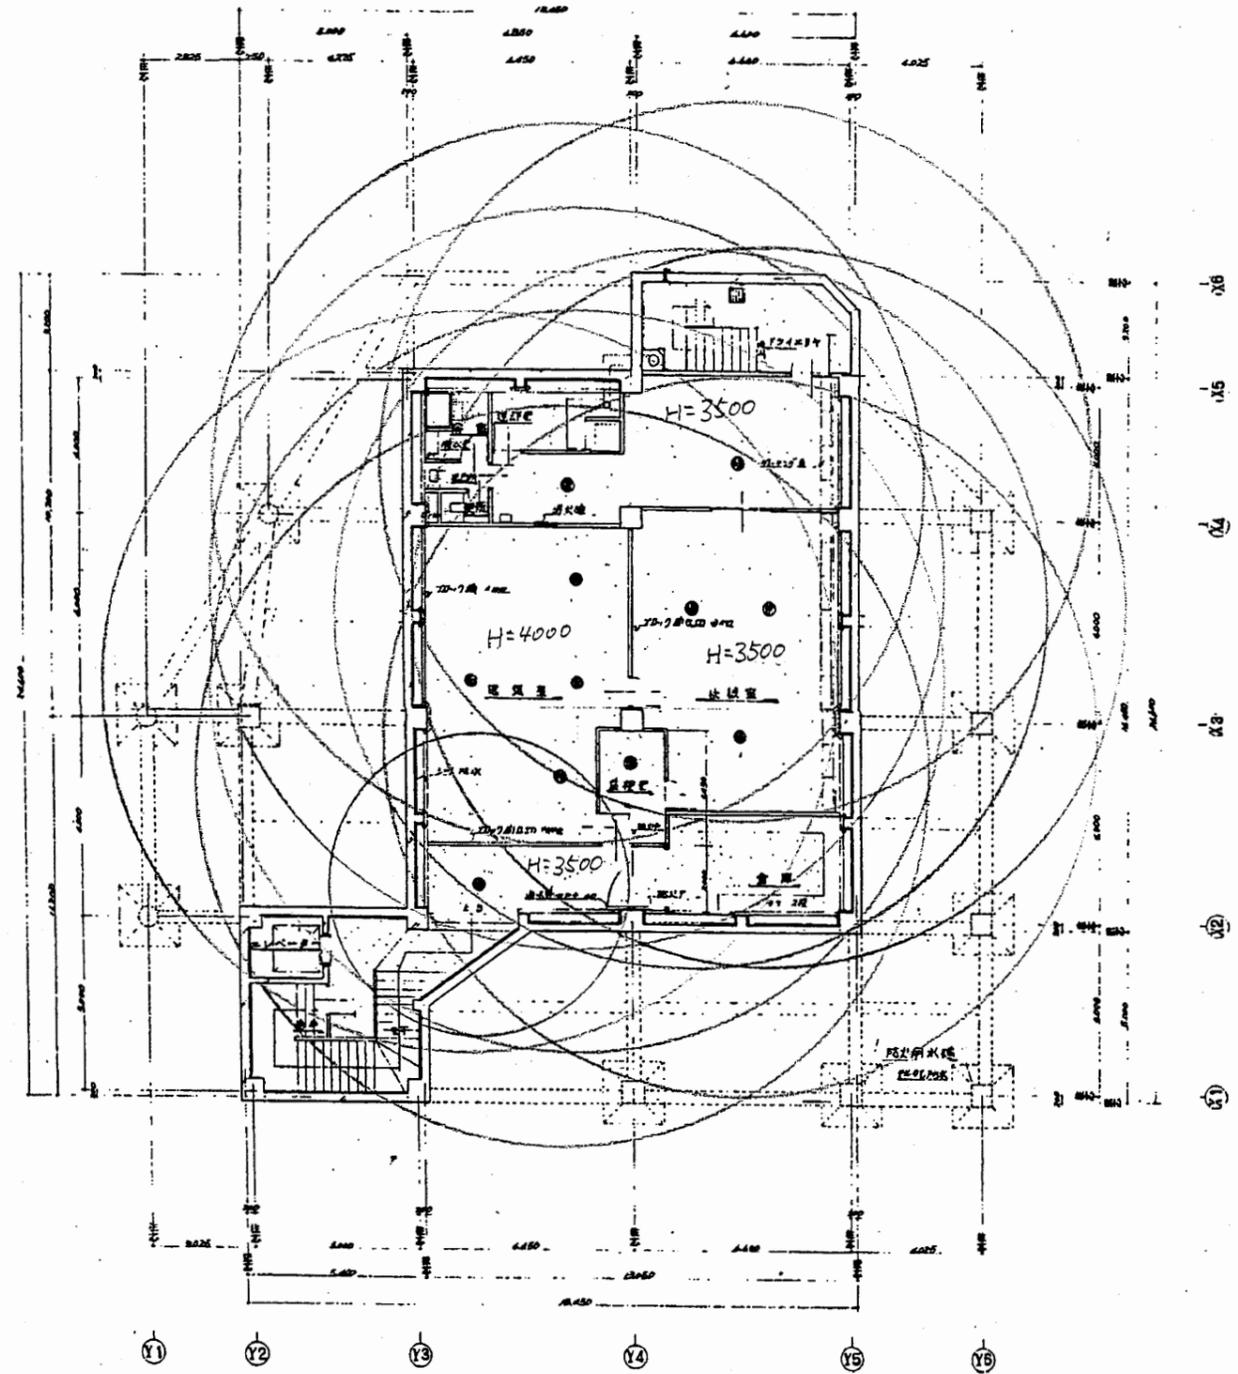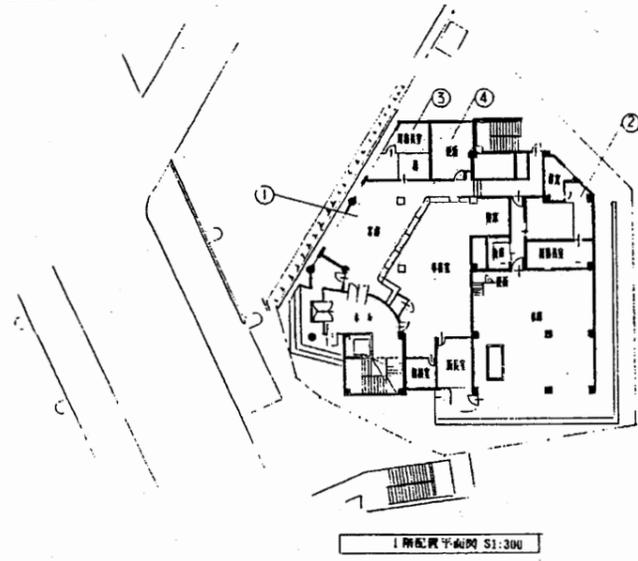


追浜コミセン分室


工事名	追浜行政センターほか9か所建築基準法第12条定期点検業務委託			設計者資格 氏名	級建築士登録第 号			課長	主査等	担当者	横須賀市 財政部 FM推進課
図面名称	案内・配置図	地階平面図 (非常照明)	図番	縮尺	S 1:200	作図	平成 年 月 日				

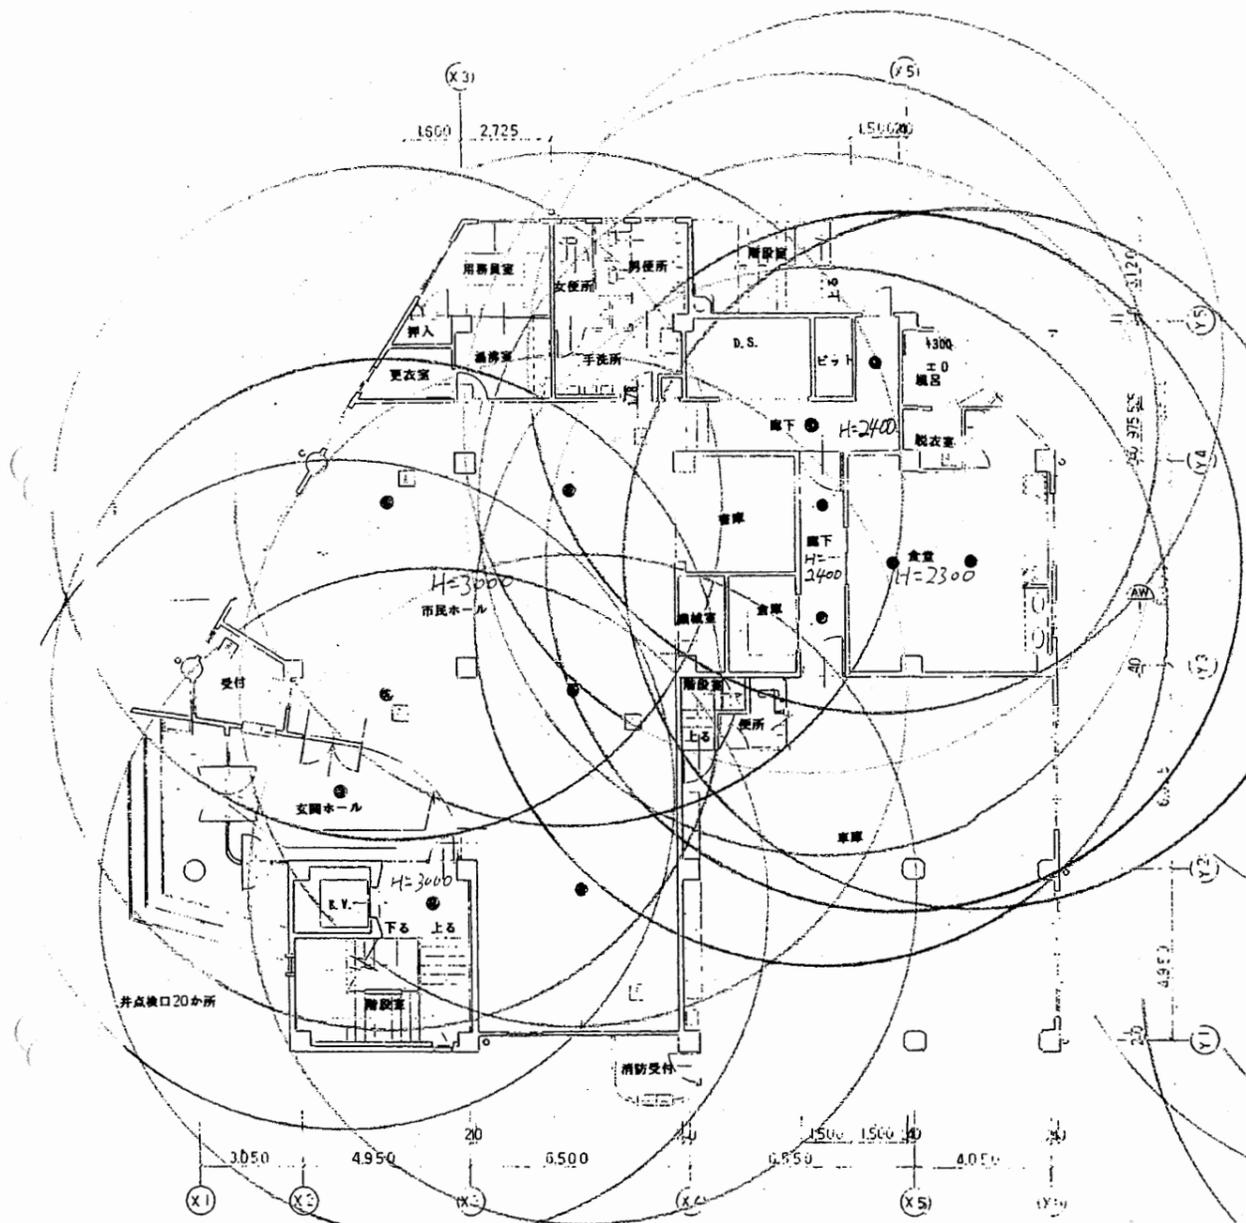

1階平面図 S 1:200

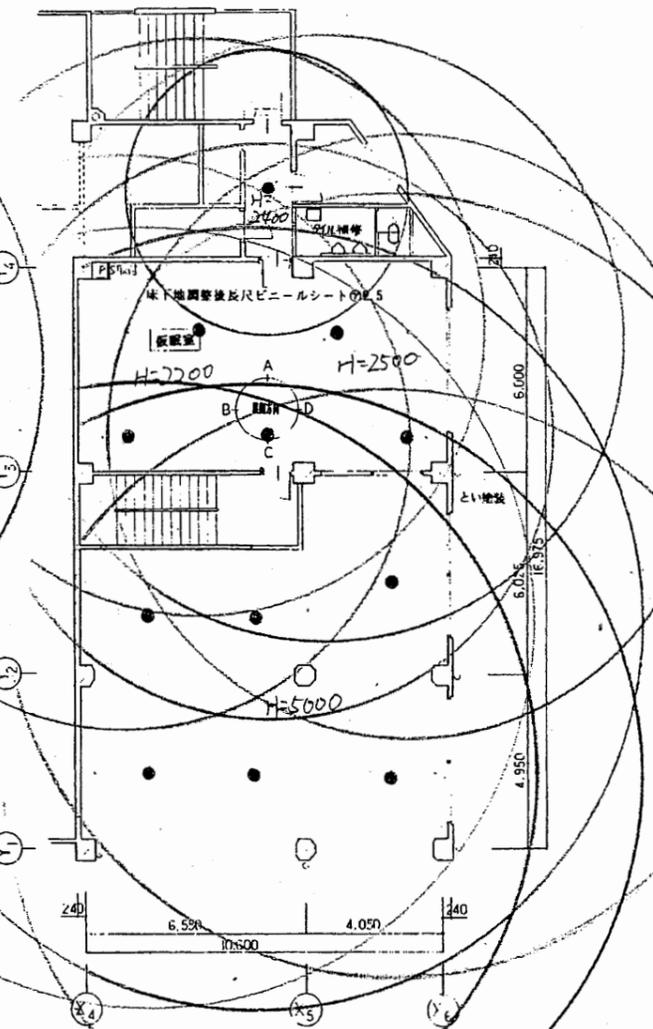


中2階平面図 S 1:200

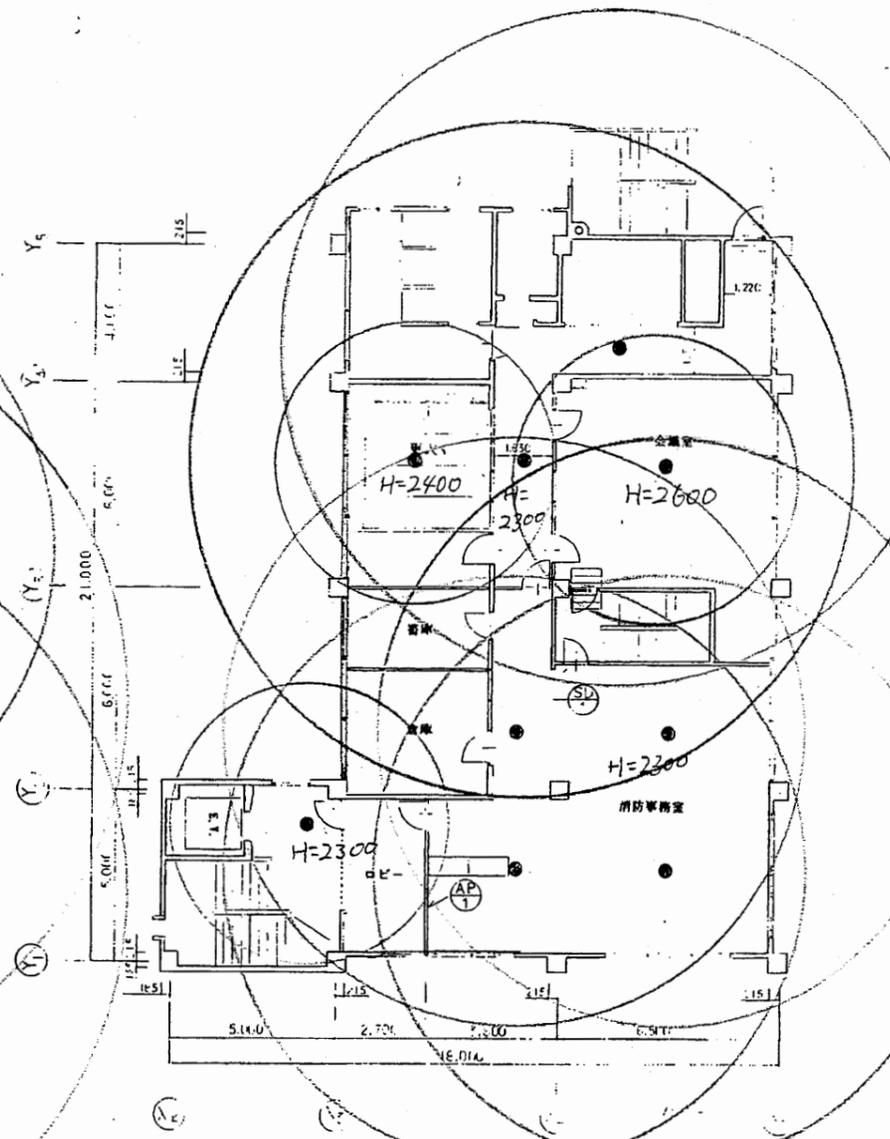


2階平面図 S 1:200

追浜コミセン分室

工事名	追浜行政センターほか9か所建築基準法第12条定期点検業務委託			設計者資格 氏名	級建築士登録第 _____ 号			課長	主査等	担当者	横須賀市 財政部 FM推進課
図面名称	各階平面図 (非常照明)	図番	縮尺	S 1:200	作図	平成	年	月	日		

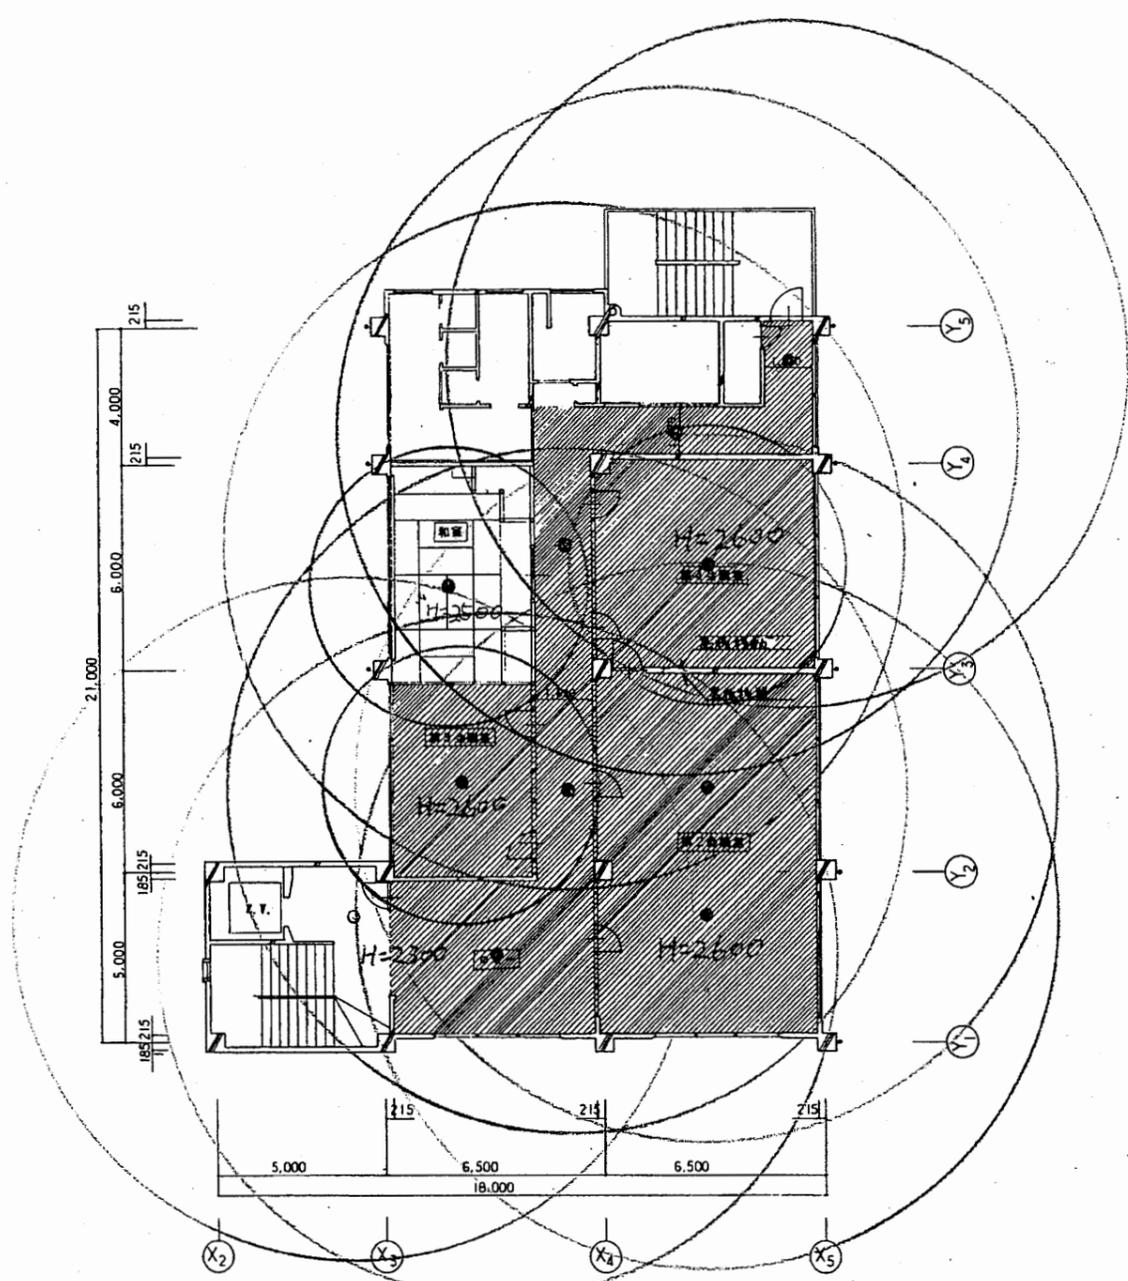

3階平面図 S 1:200

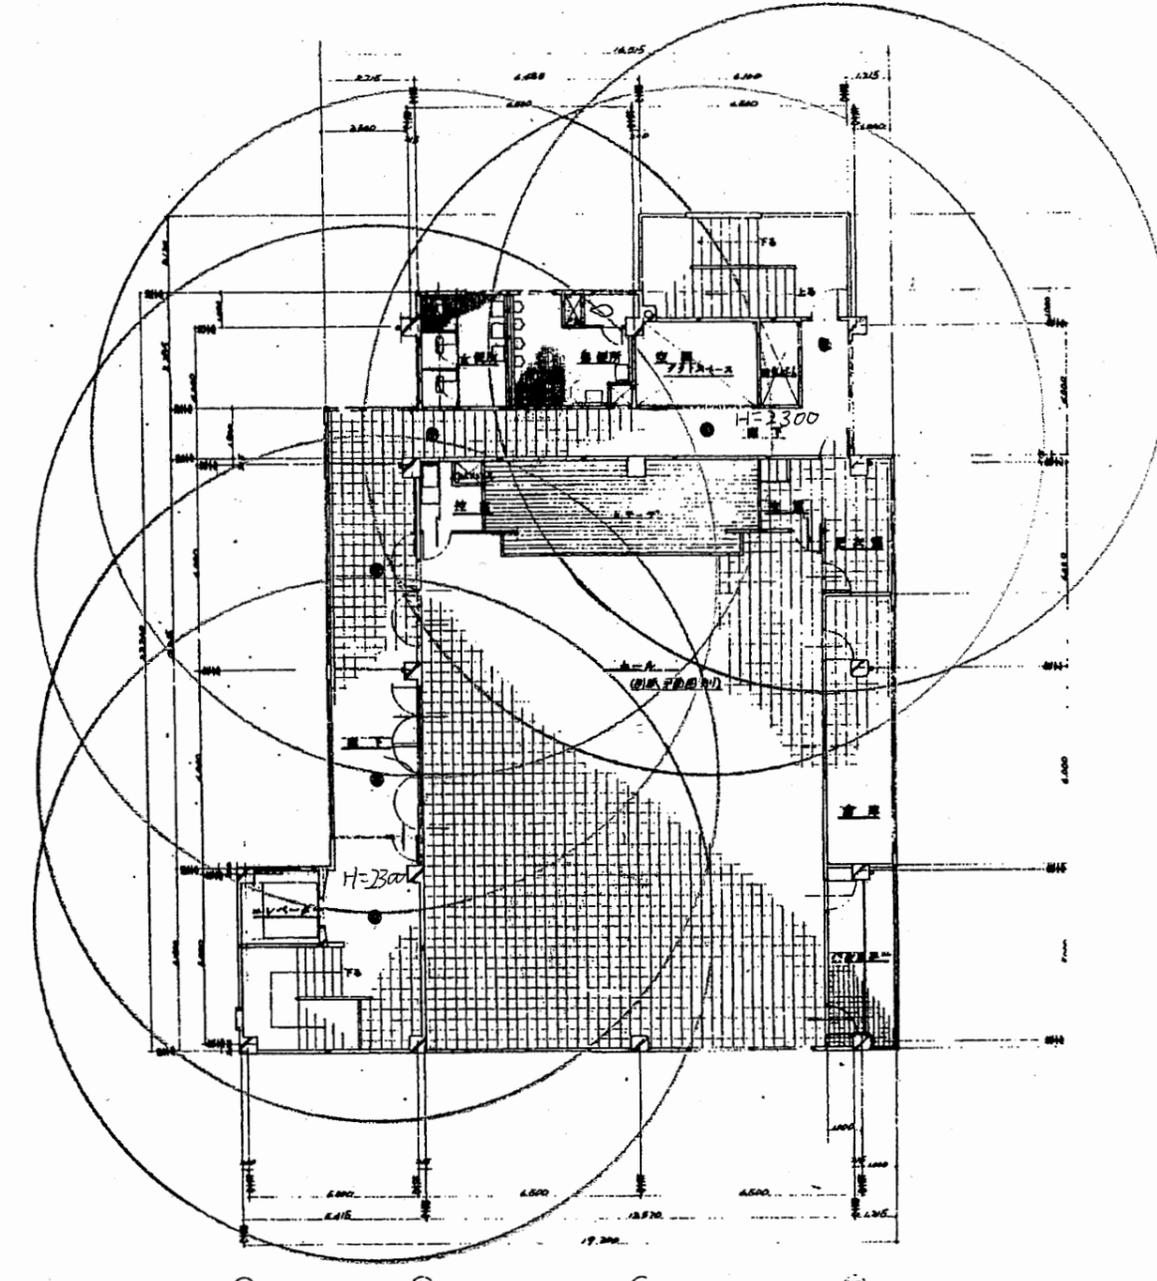


4階平面図 S 1:200


4階平

追浜コミセン分室

工事名	追浜行政センターほか9か所建築基準法第12条定期点検業務委託			設計者資格 氏名	級建築士登録第 号			課長	主査等	担当者	横須賀市 財政部 FM推進課
図面名称	各階平面図 (非常照明)	図番	縮尺	S 1:200	作図	平成	年	月	日		

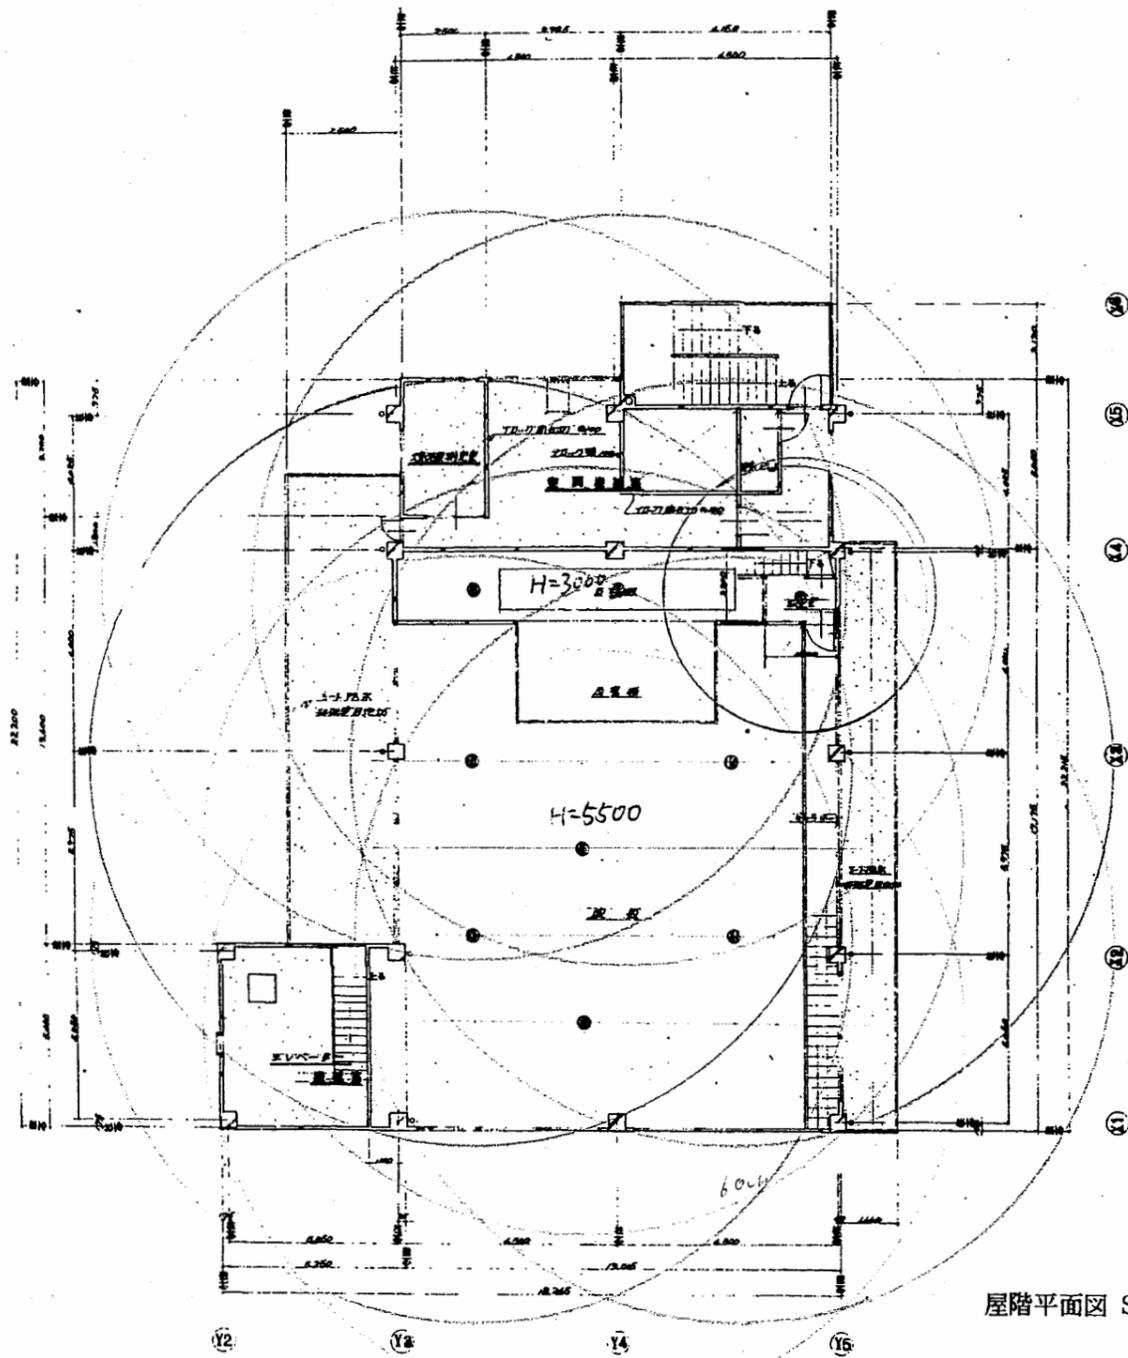


屋階平面図 S 1:200

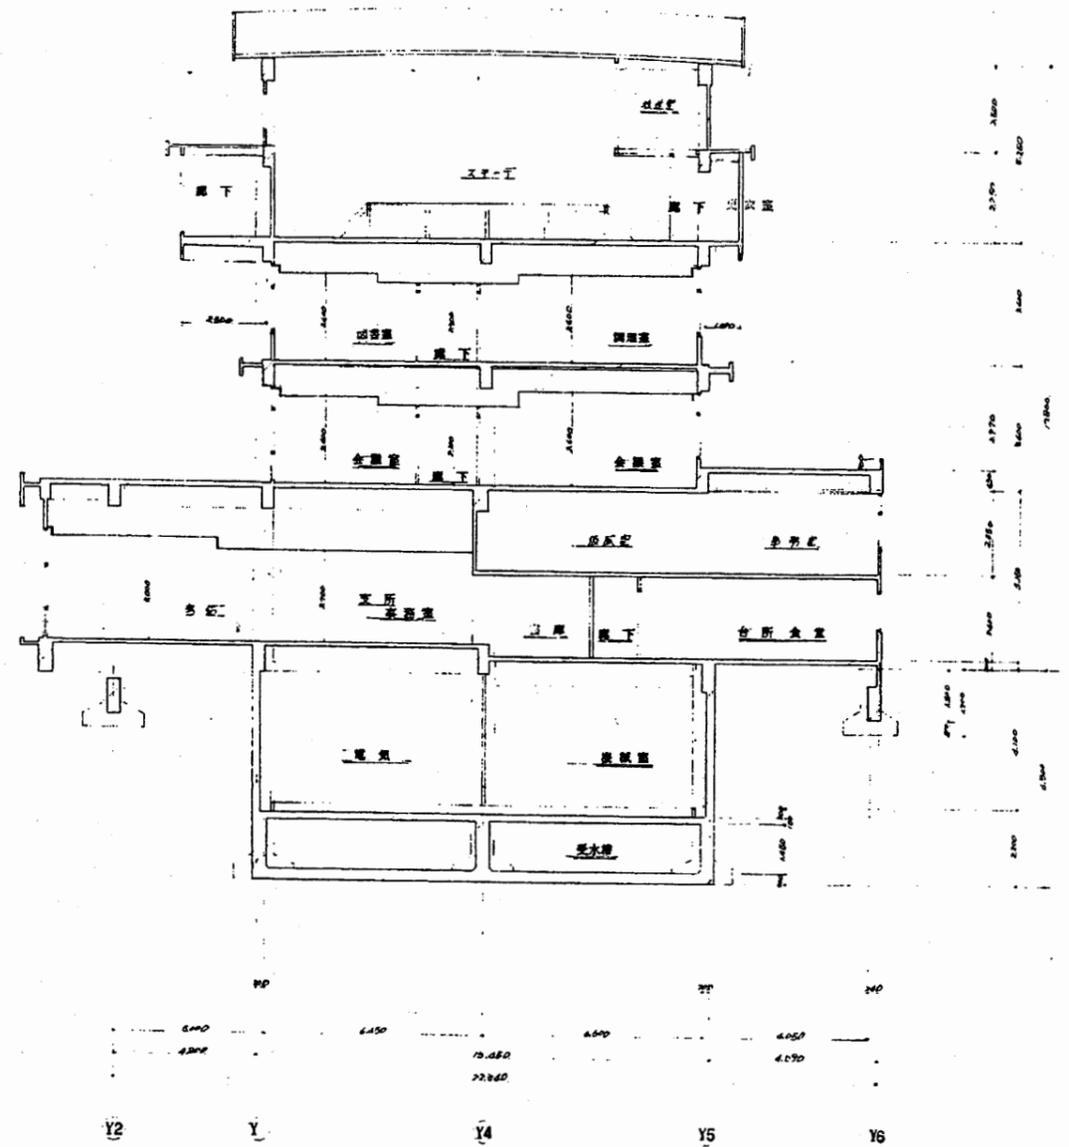

断面図 S 1:200


追浜コミセン分室

工事名	追浜行政センターほか9か所建築基準法第12条定期点検業務委託			設計者資格 氏名	級建築士登録第 _____ 号			課長	主査等	担当者	横須賀市 財政部 FM推進課
図面名称	屋階平面図 断面図 (非常照明)	図番	縮尺	S 1:200	作図	平成	年	月	日		

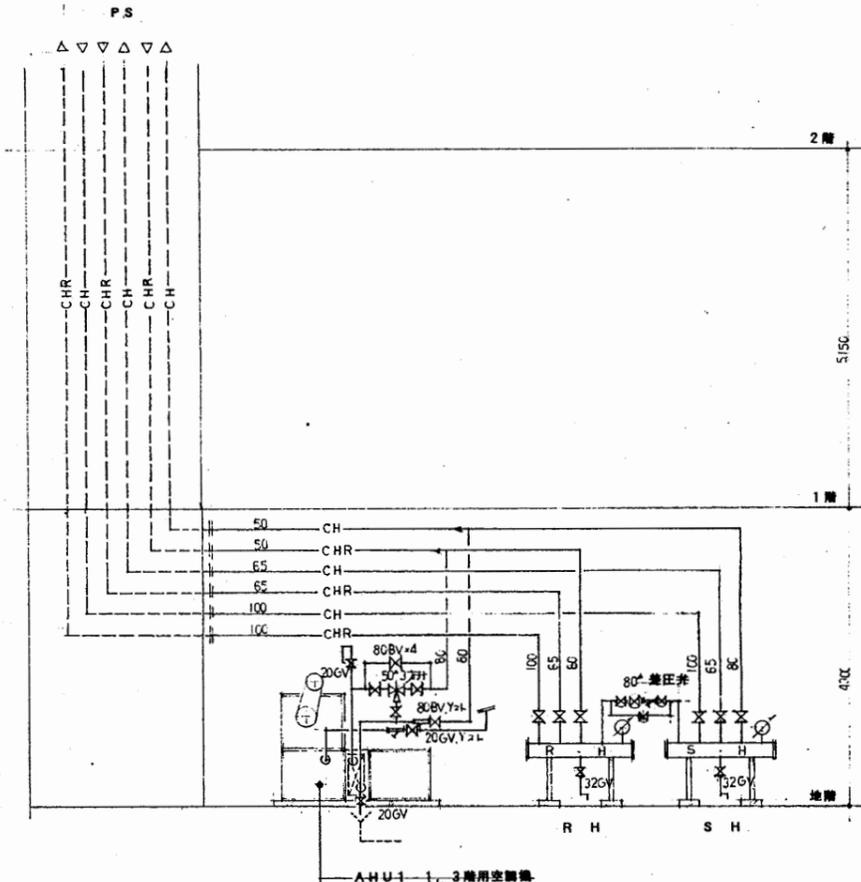


系統図(新設)

- 2) 注記事項、設備仕様等
- 注記 1) 本図は、設備仕様等に基づき作成されたものである。
 - 注記 2) 本図は、F-(E)と記載されている設備は、F-(E)の仕様に基づき作成されたものである。
 - 注記 3) 本図は、F-(E)と記載されている設備は、F-(E)の仕様に基づき作成されたものである。
 - 注記 4) 本図は、F-(E)と記載されている設備は、F-(E)の仕様に基づき作成されたものである。

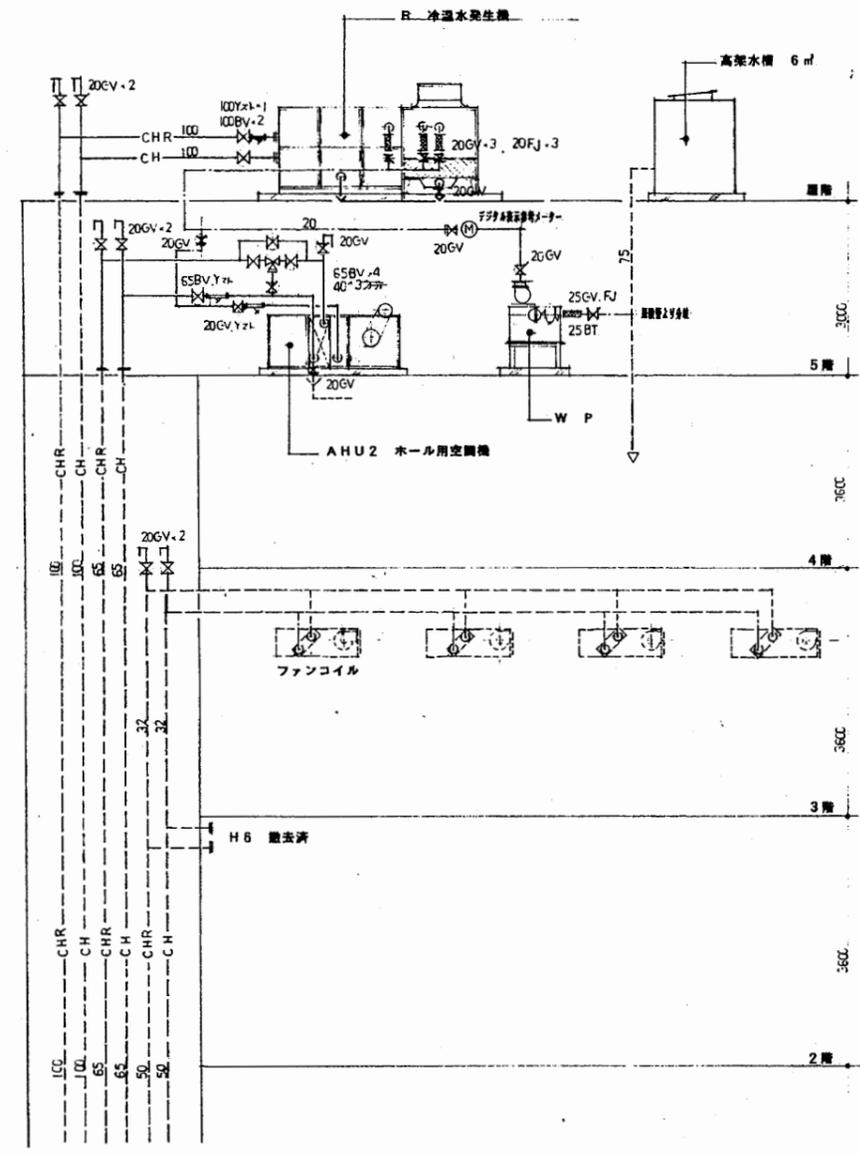


追浜コミセン分室


工事名	追浜行政センターほか9か所建築基準法第12条定期点検業務委託			設計者資格 氏名	級建築士登録第 号			課長	主査等	担当者	横須賀市 財政部 FM推進課
図面名称	設備図	図番	縮尺	作図	平成	年	月	日			

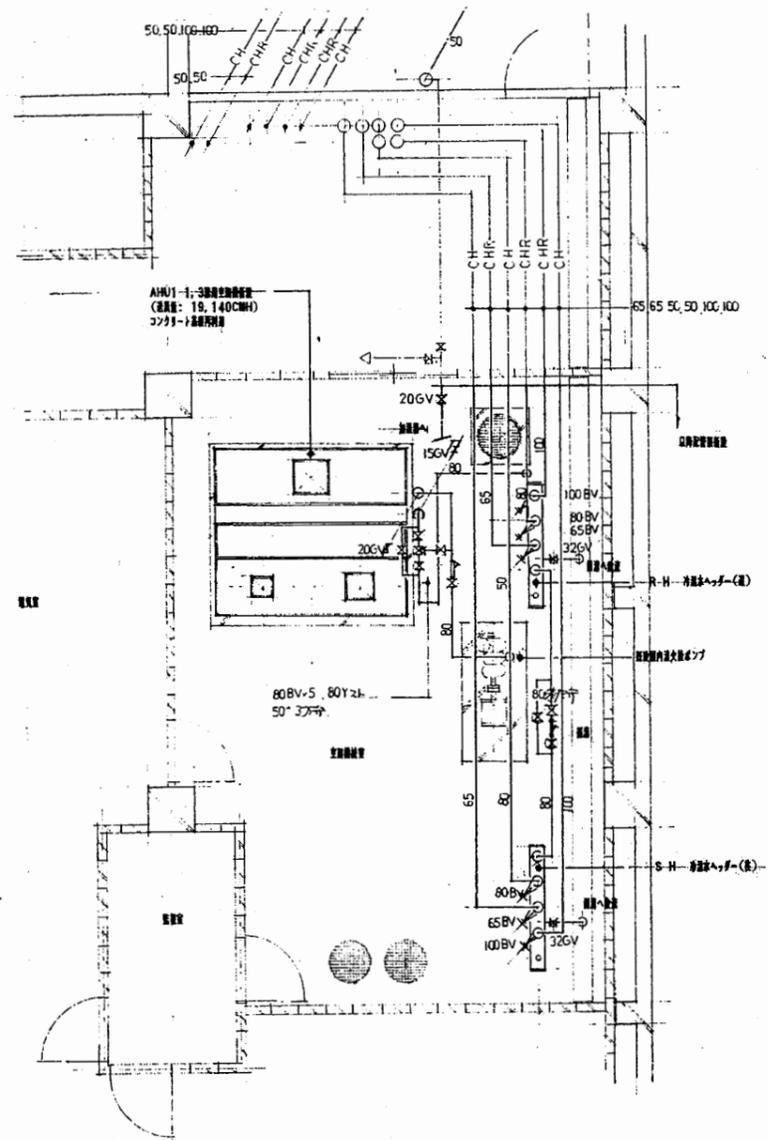

1F機械室配管平面図(新設) 1:5.0

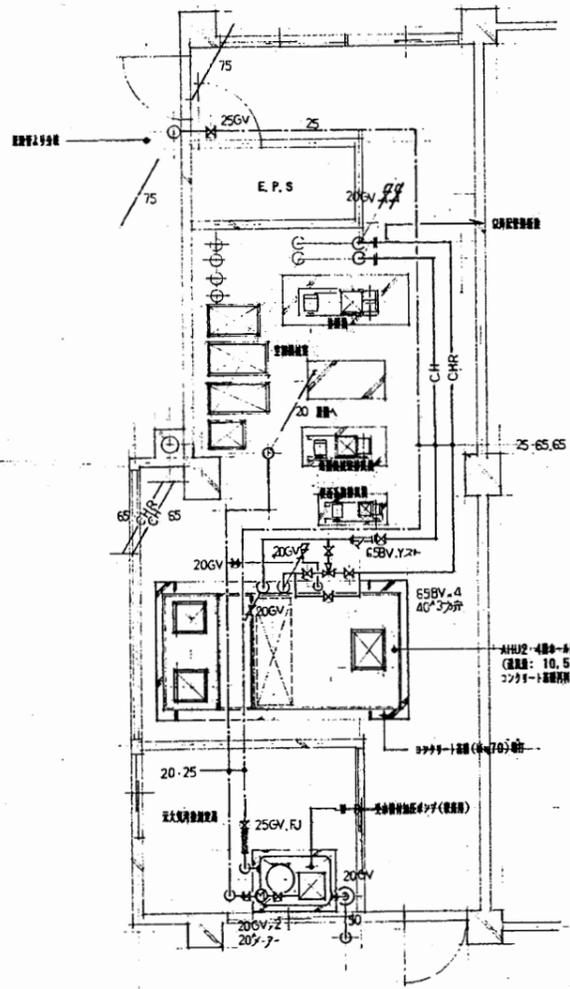


5F機械室配管平面図(新設) 1:5.0

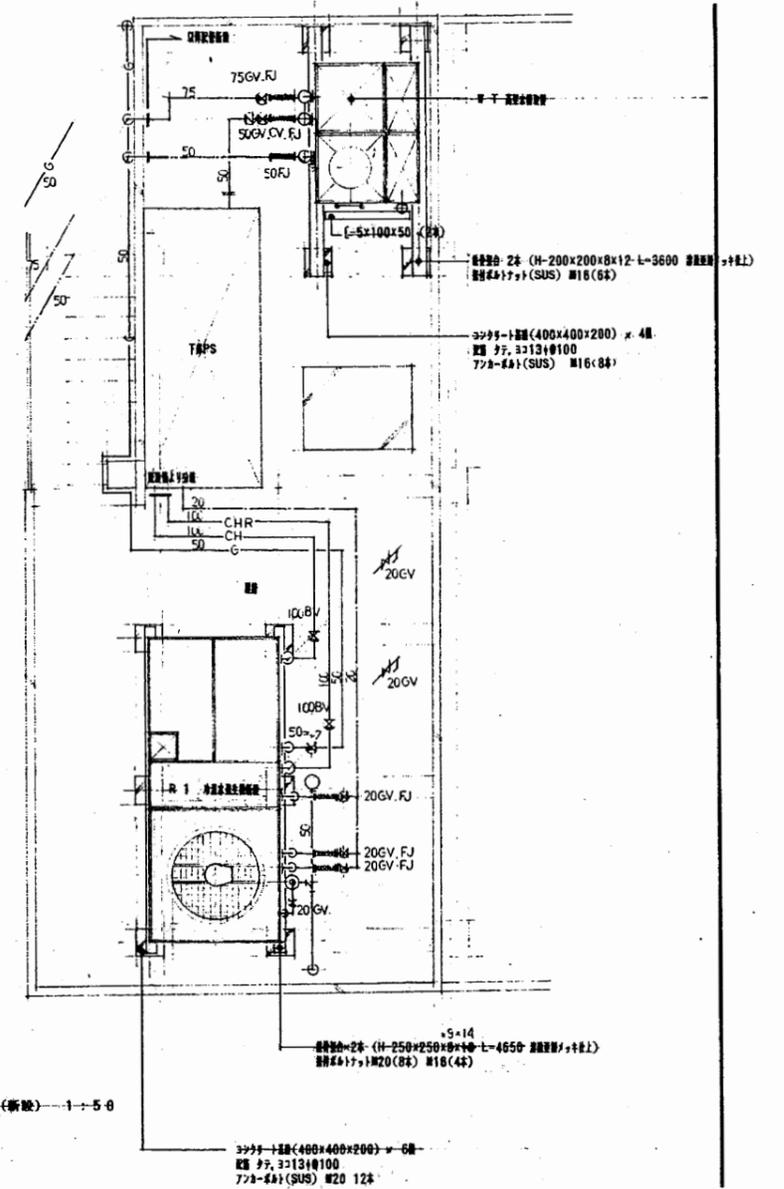


6F機械室配管平面図(新設) 1:5.0

追浜コミセン分室

工事名	追浜行政センターほか9か所建築基準法第12条定期点検業務委託			設計者資格 氏名	級建築士登録第 号			課長	主査等	担当者	横須賀市 財政部 FM推進課
図面名称	設備図	図番	縮尺	作図	平成	年	月	日			

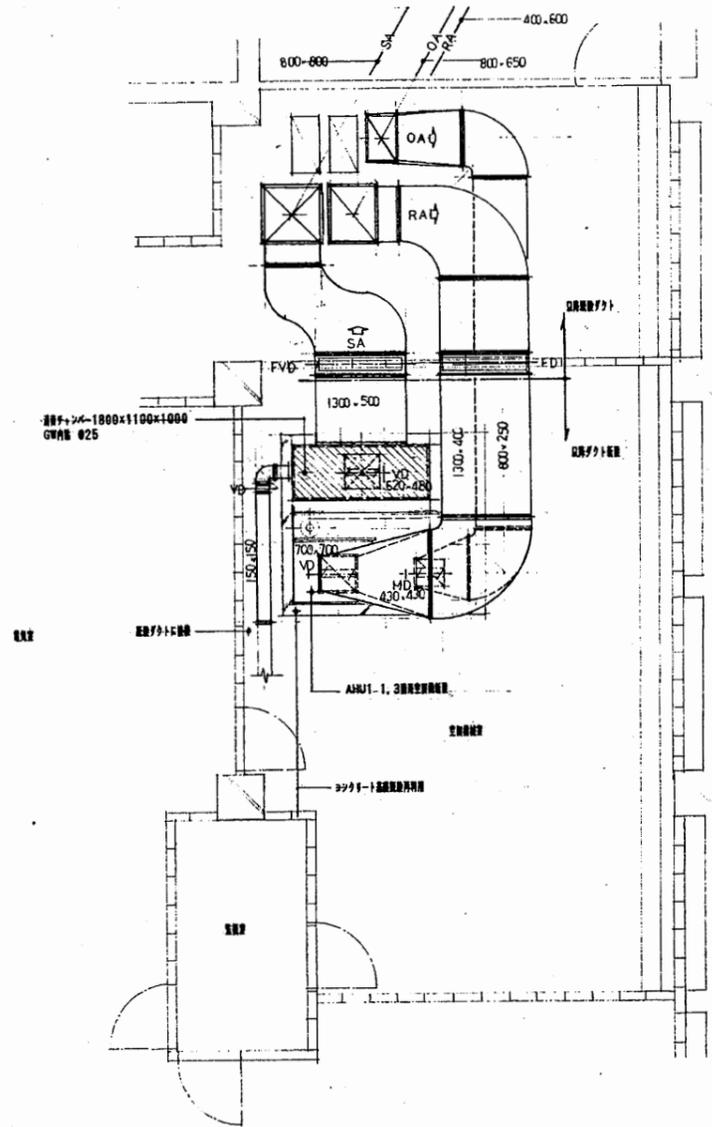


地階空調機ダクト平面図 1:50

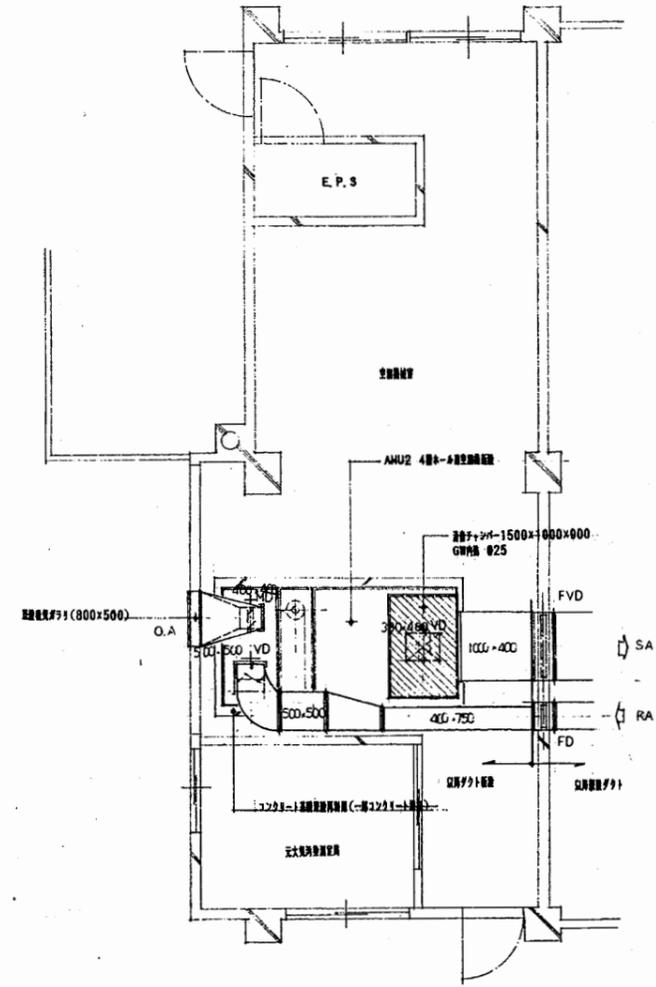


5階空調機ダクト平面図 1:50

追浜コミセン分室


工事名	追浜行政センターほか9か所建築基準法第12条定期点検業務委託			設計者資格 氏名	級建築士登録第 号			課長	主査等	担当者	横須賀市 財政部 FM推進課
図面名称	設備図	図番	縮尺	作図	平成	年	月	日			

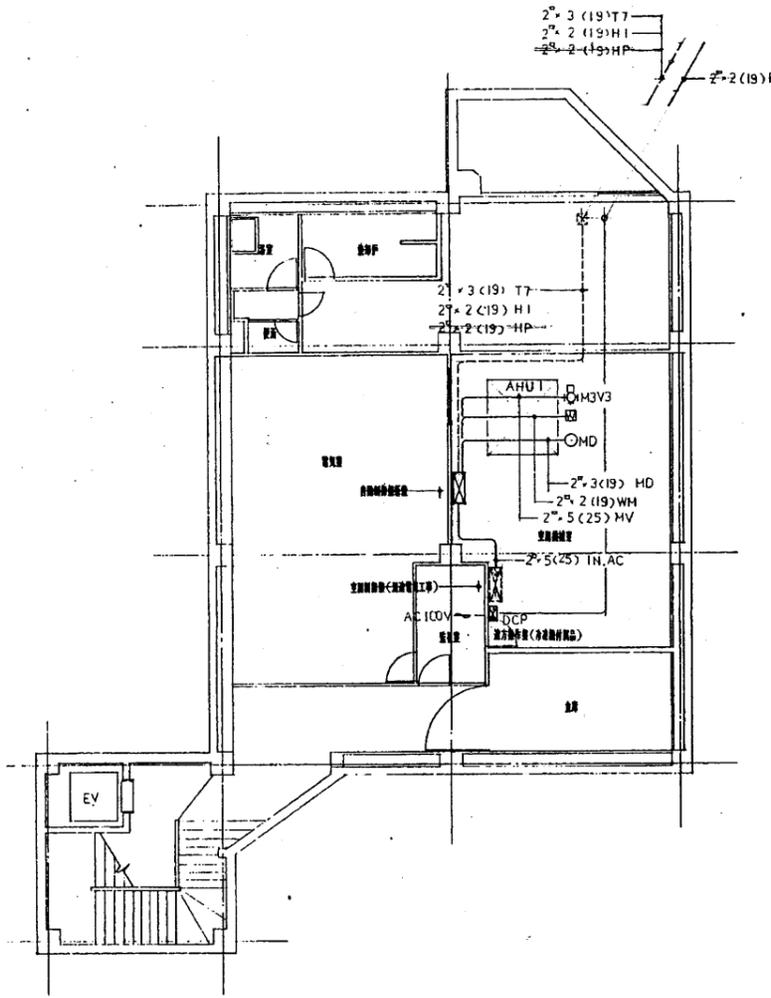

地層計装平面図 1:200

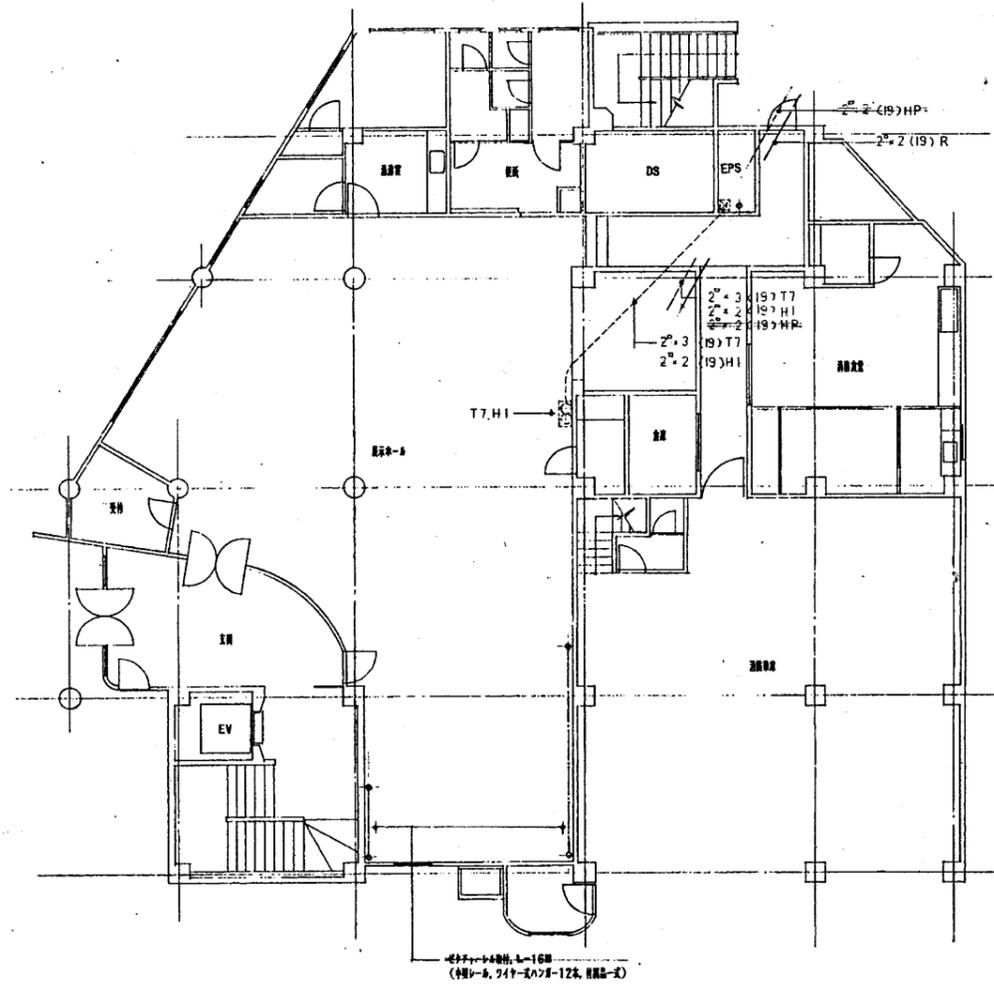


1階計装平面図 1:200

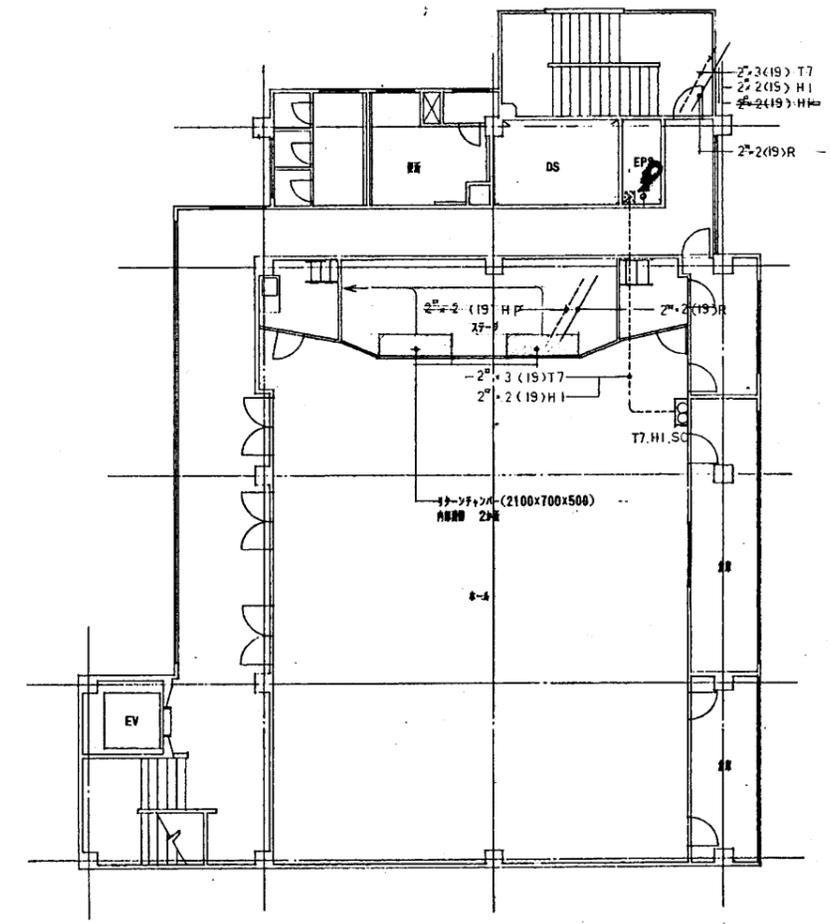


4階計装平面図 1:200

追浜コミセン分室

工事名	追浜行政センターほか9か所建築基準法第12条定期点検業務委託			設計者資格 氏名	級建築士登録第 号			課長	主査等	担当者	横須賀市 財政部 FM推進課
図面名称	設備図	図番		縮尺	作図	平成 年 月 日					

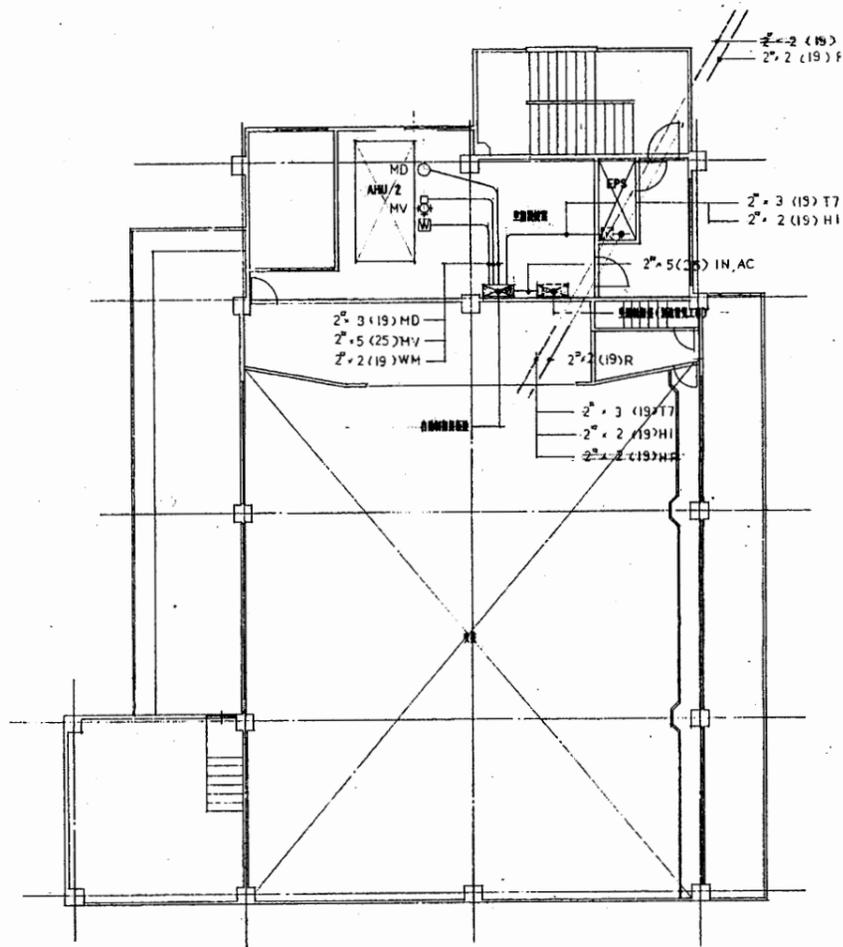


5階計装平面図 1:200

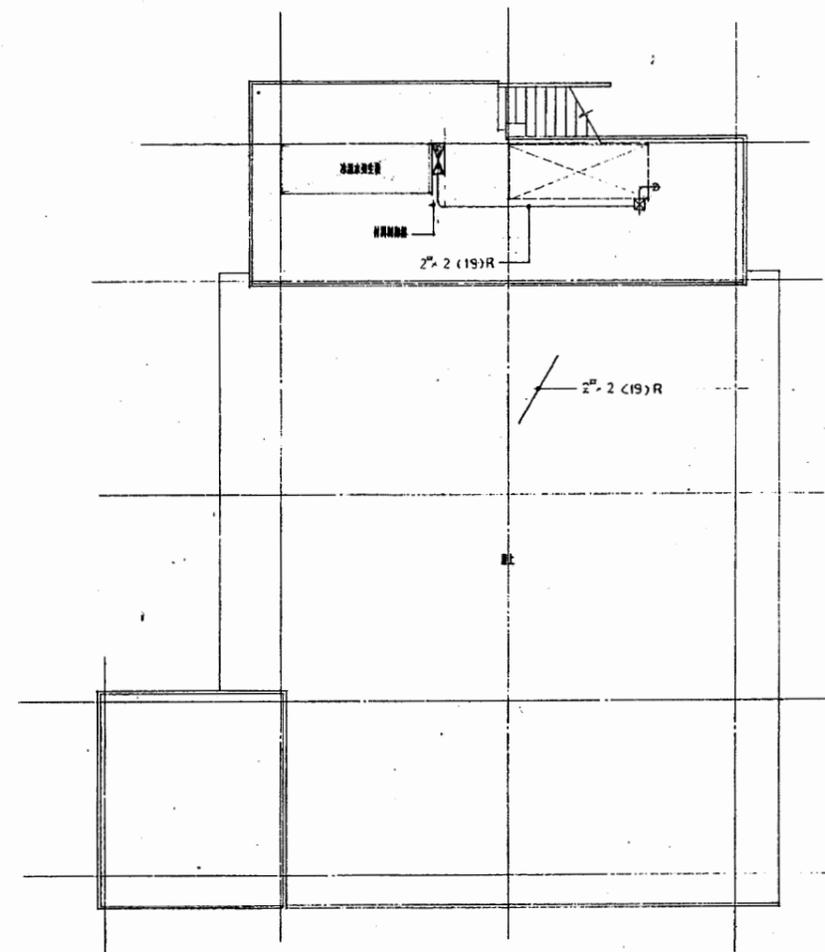


6階計装平面図 1:200

追浜コミセン分室

工事名	追浜行政センターほか9か所建築基準法第12条定期点検業務委託			設計者資格 氏名	級建築士登録第 号			課長	主査等	担当者	横須賀市 財政部 FM推進課
図面名称	設備図	図番	縮尺	作図	平成	年	月	日			

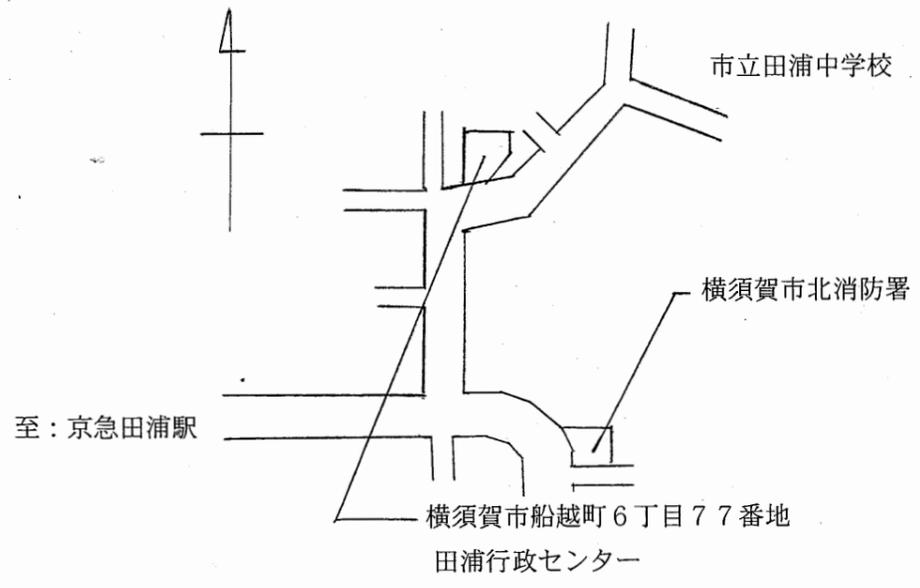


案内図

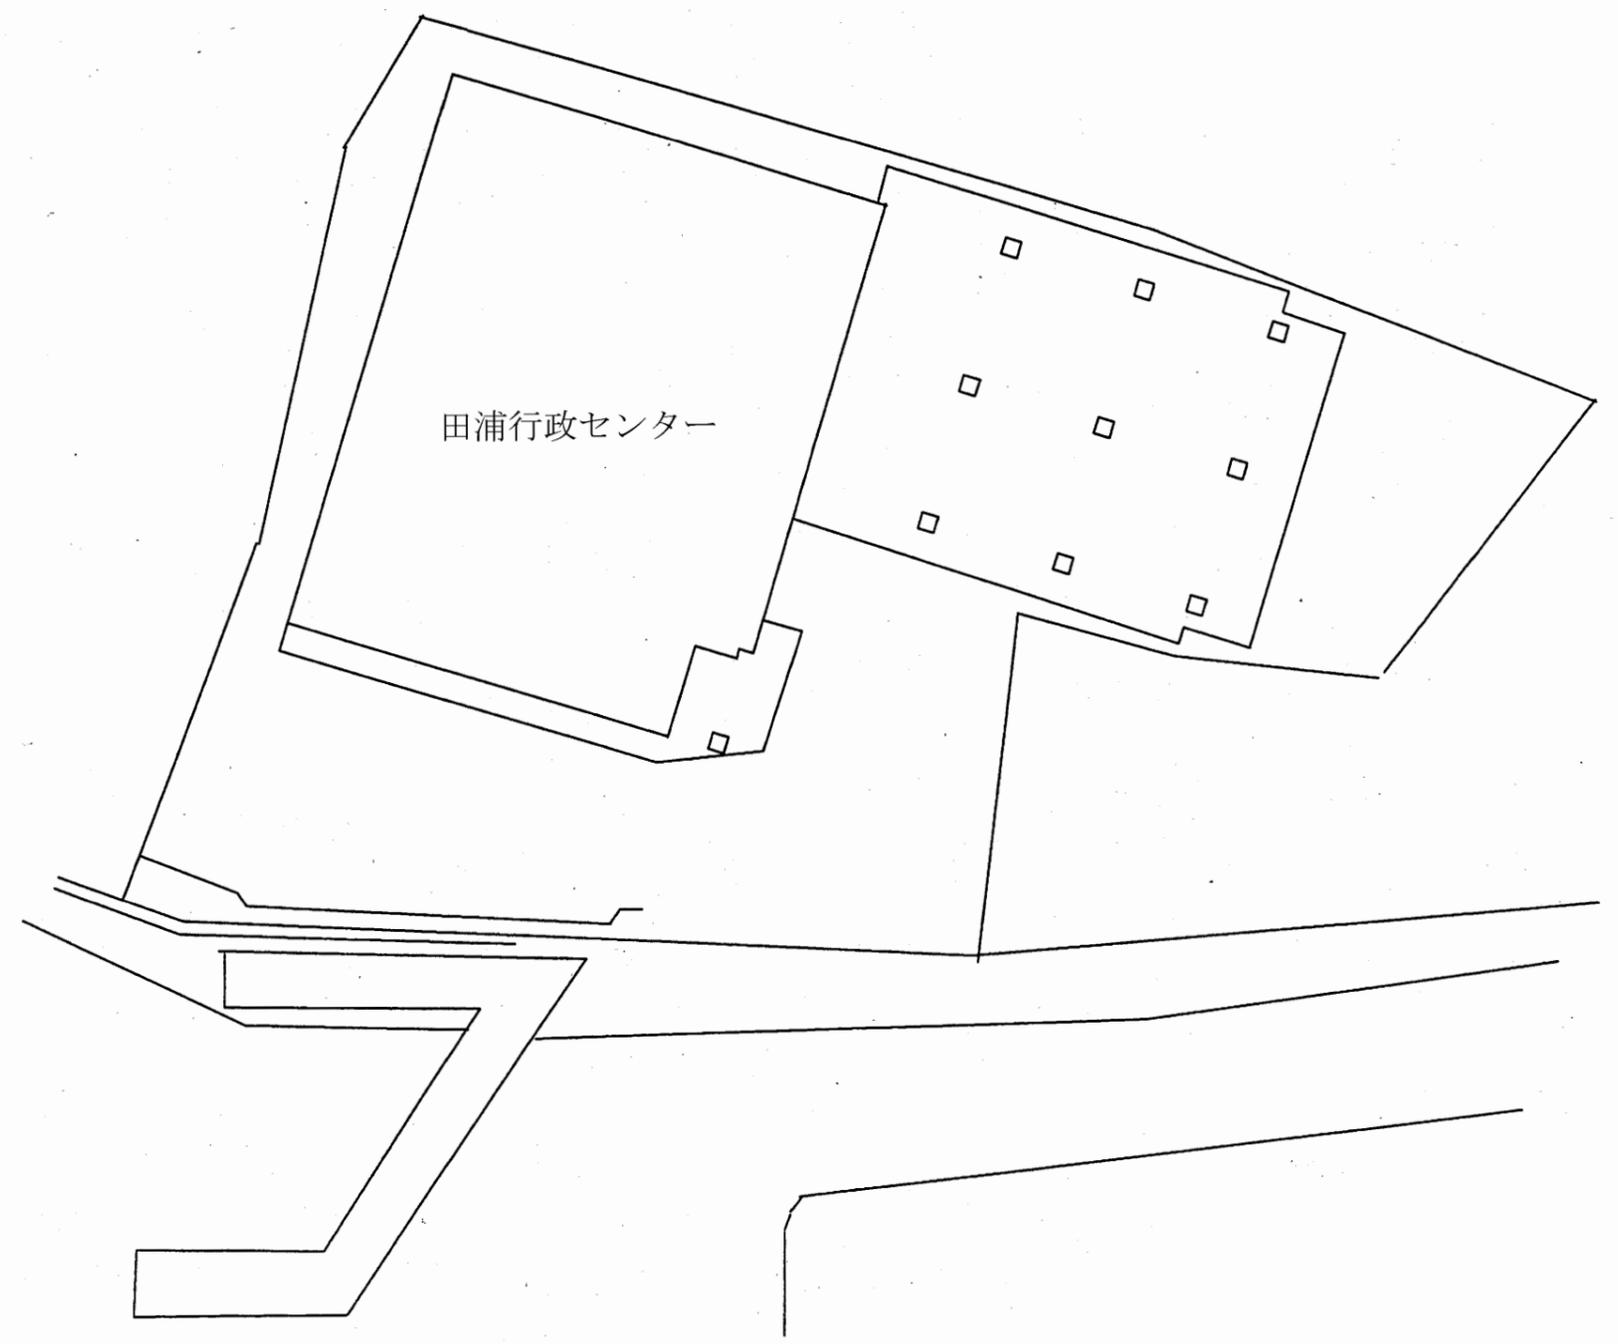


配置図 S 1:400

田浦行政C

工事名	追浜行政センターほか9か所建築基準法第12条定期点検業務委託			設計者資格 氏名	級建築士登録第 号			課長	主査等	担当者	横須賀市 財政部 FM推進課
図面名称	案内図・配置図	図番		縮尺	1:400	作図	平成 年 月 日				

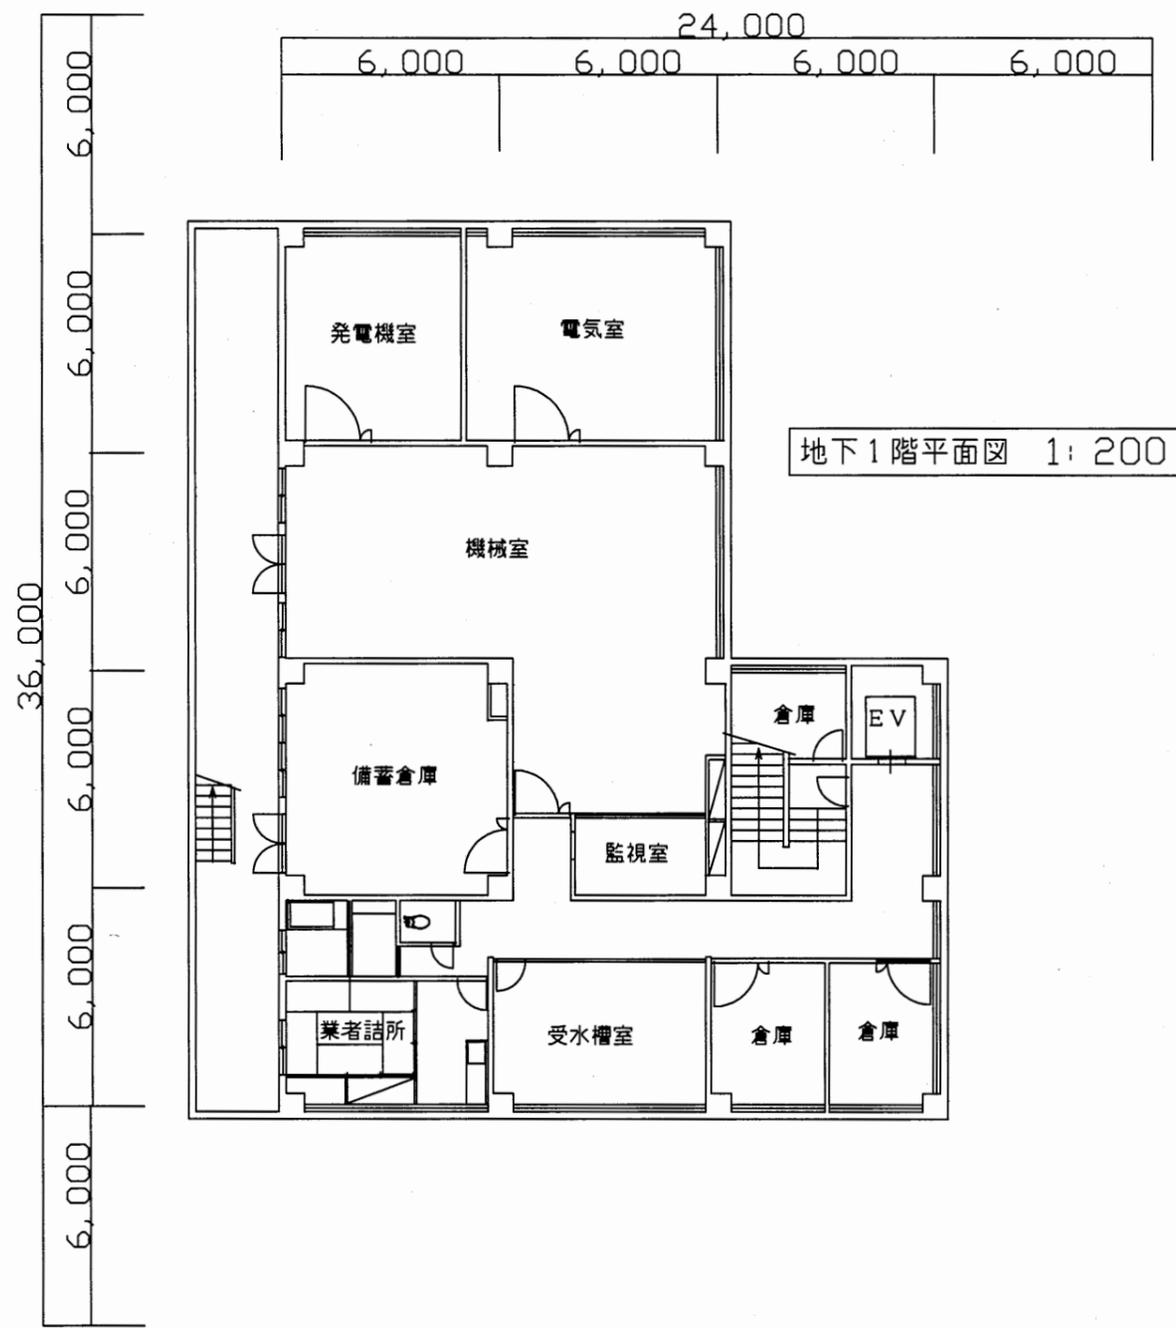


地下1階平面図 1: 200

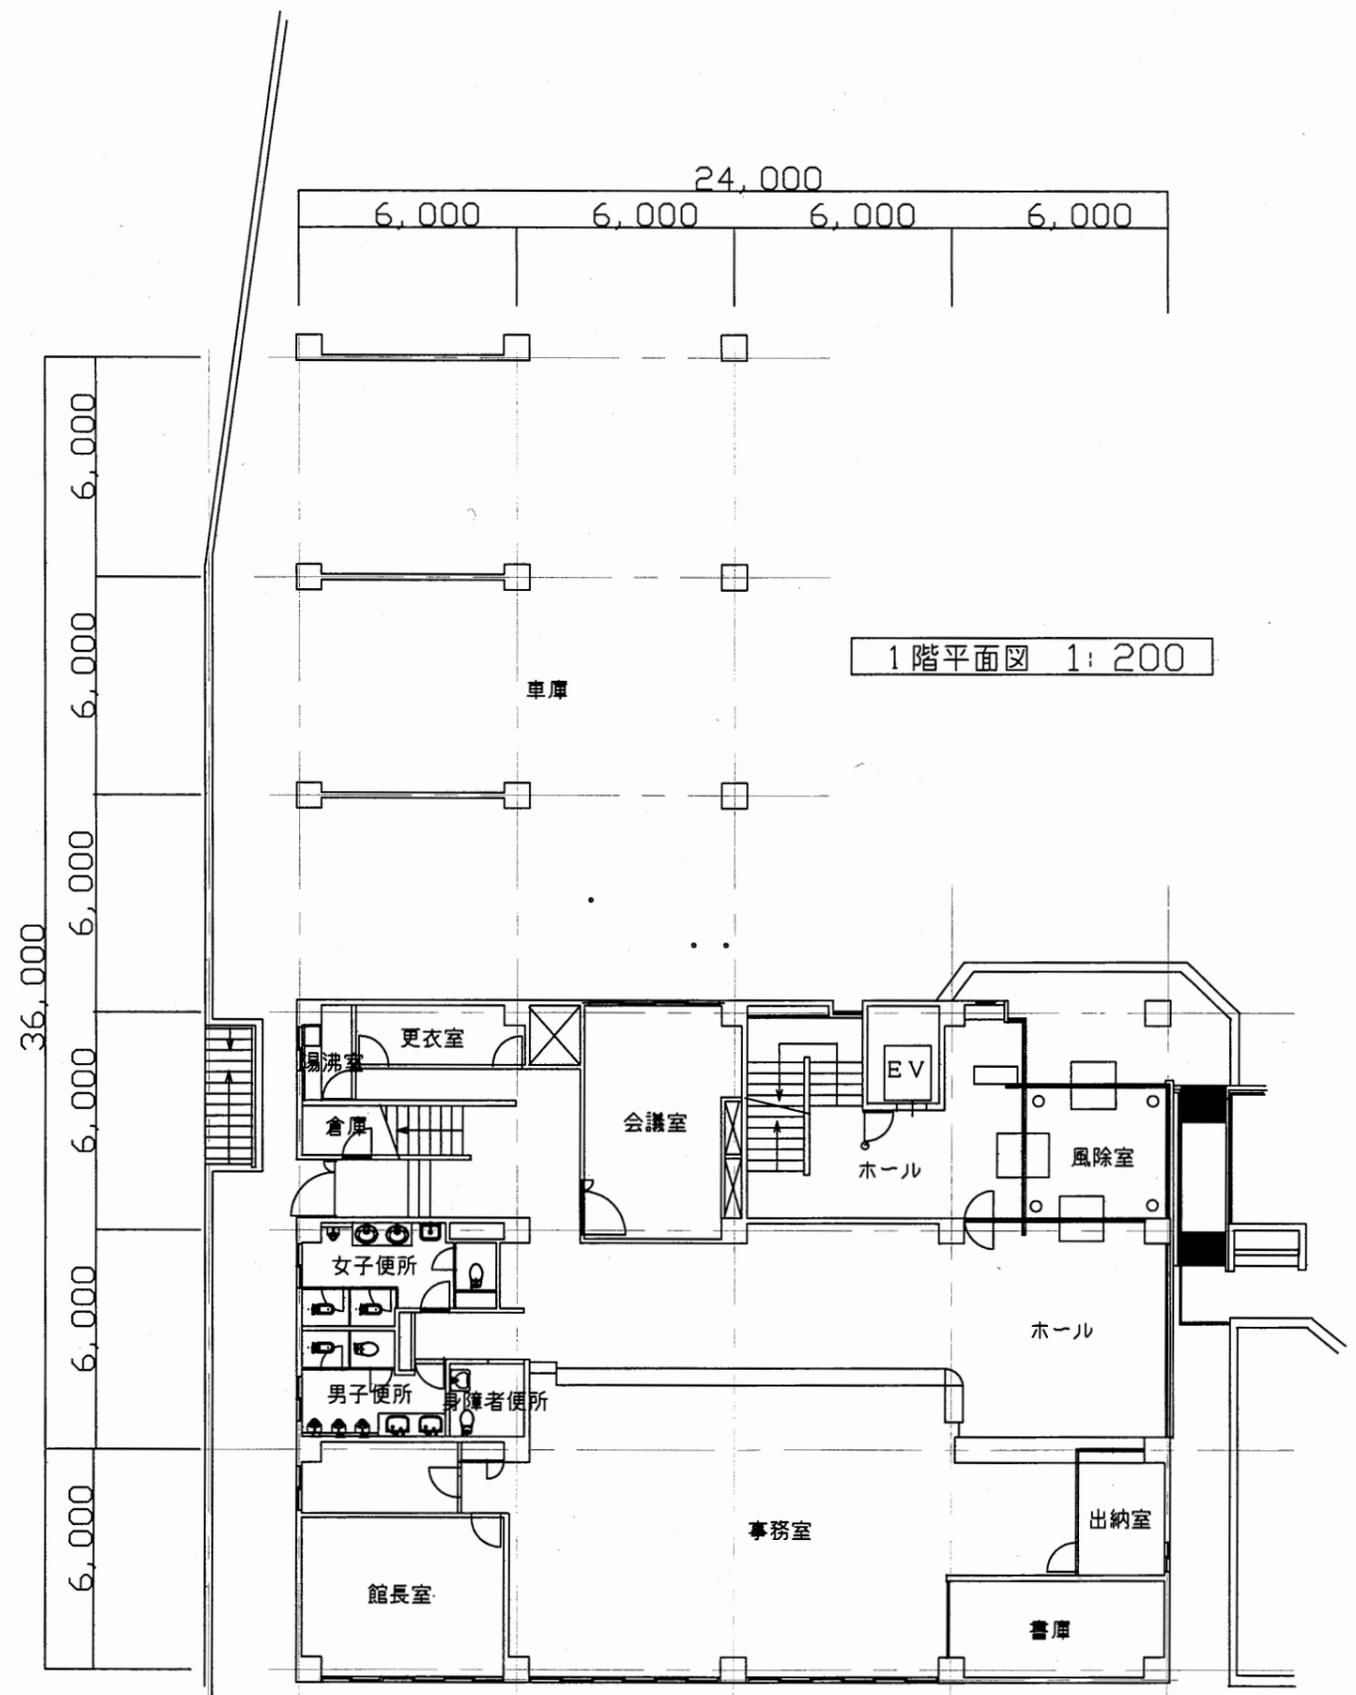


1階平面図 1: 200

田浦行政C

工事名	追浜行政センターほか9か所建築基準法第12条定期点検業務委託			設計者資格 氏名	級建築士登録第 号			課長	主査等	担当者	横須賀市 財政部 FM推進課
図面名称	地階・1階平面図	図番		縮尺	1:200	作図	平成 年 月 日				

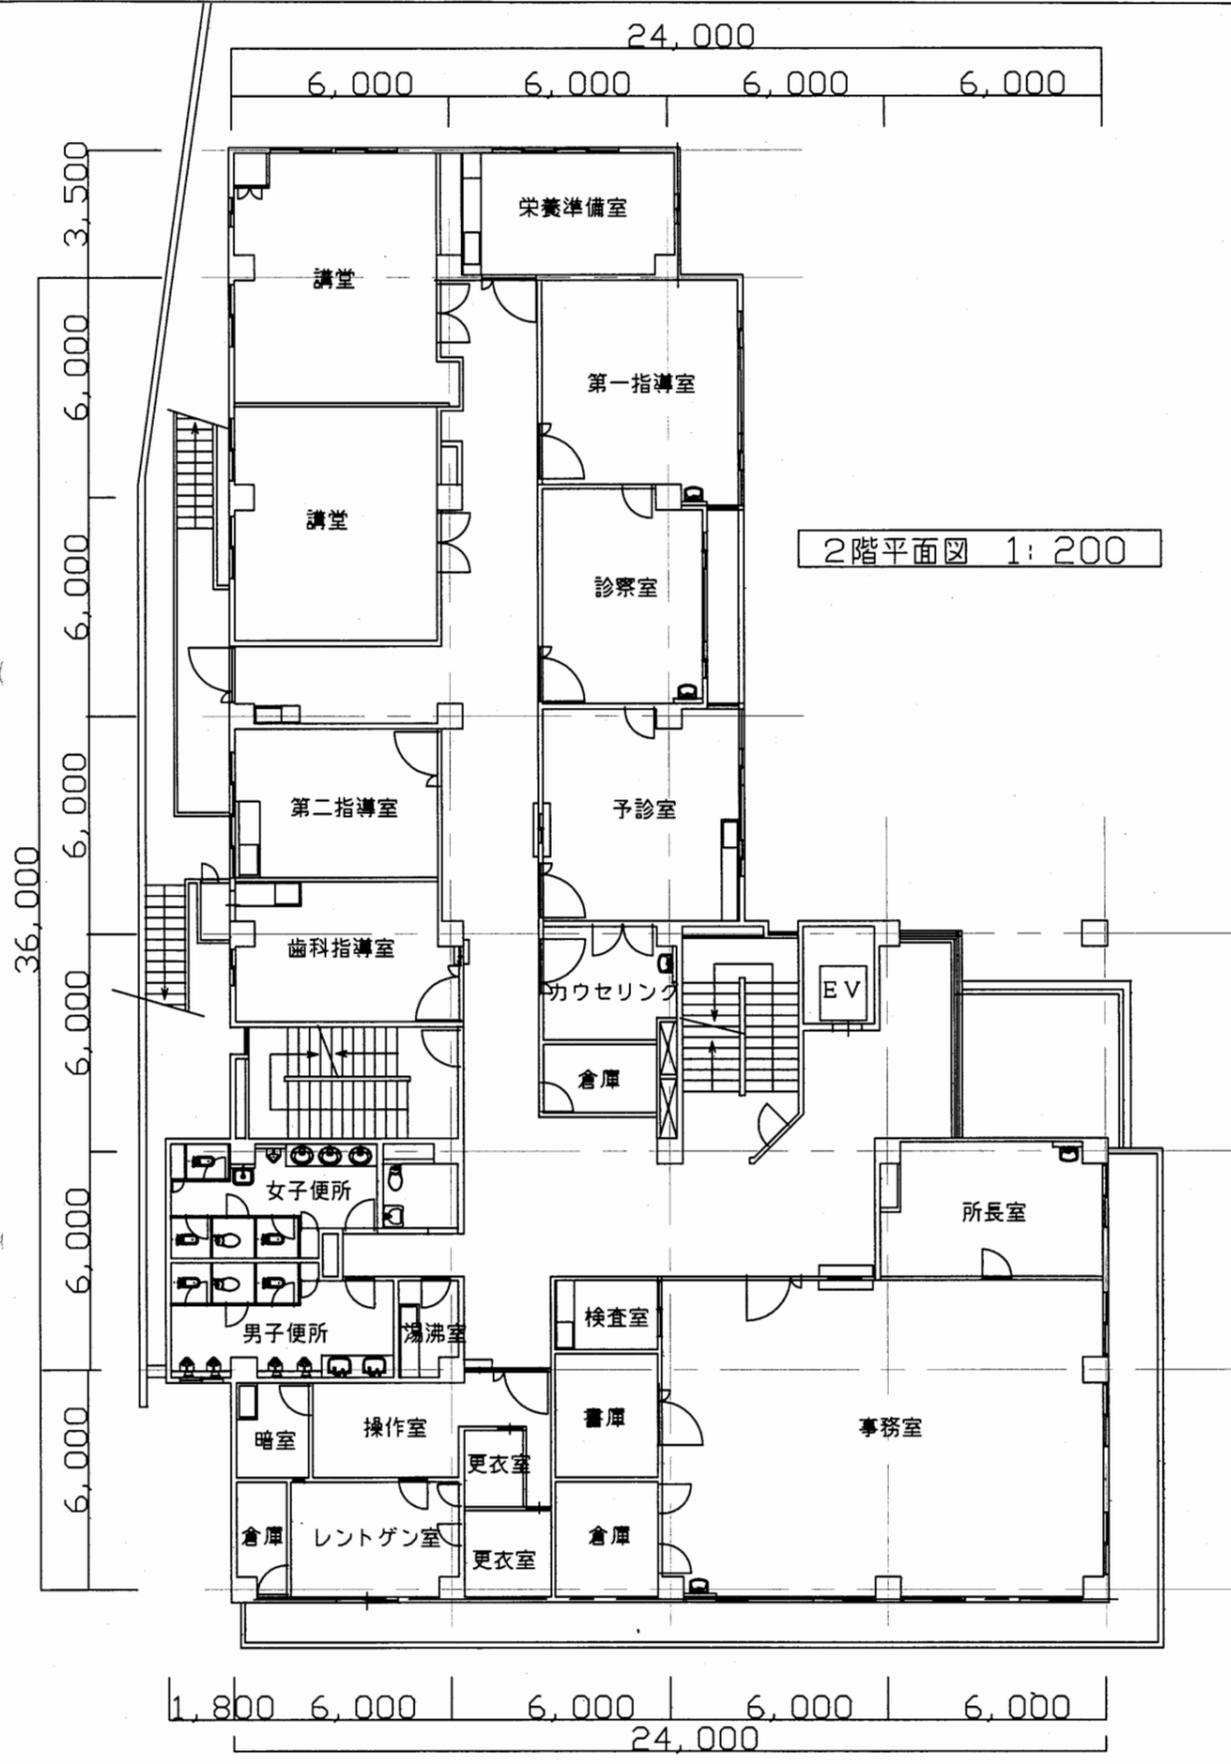



2階平面図 1:200

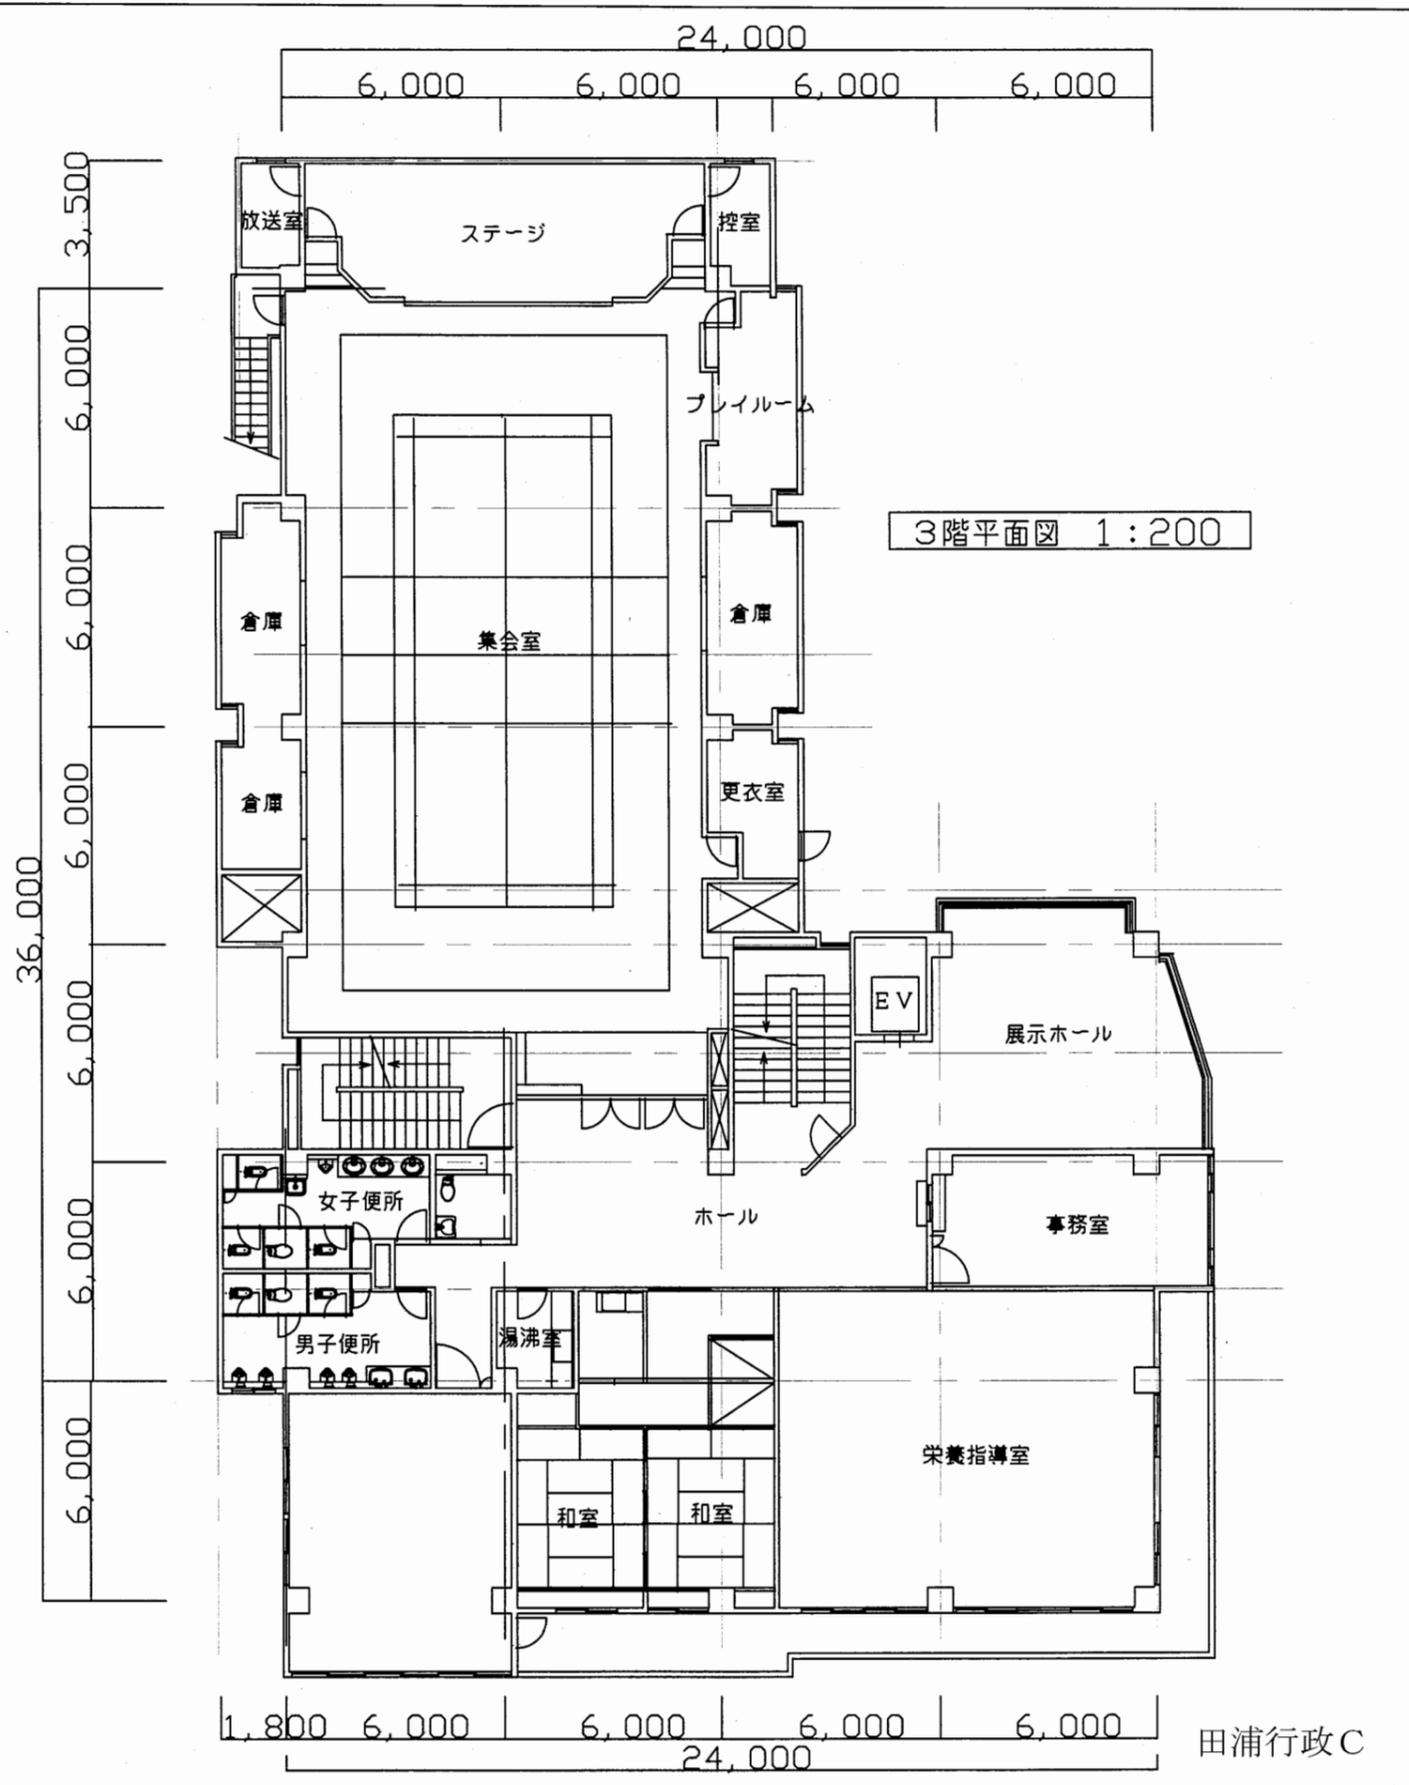


3階平面図 1:200

工事名	追浜行政センターほか9か所建築基準法第12条定期点検業務委託			設計者資格 氏名	級建築士登録第 号			課長	主査等	担当者	横須賀市 財政部 FM推進課
図面名称	2階・3階平面図	図番		縮尺	1:200	作図	平成 年 月 日				



田浦行政C

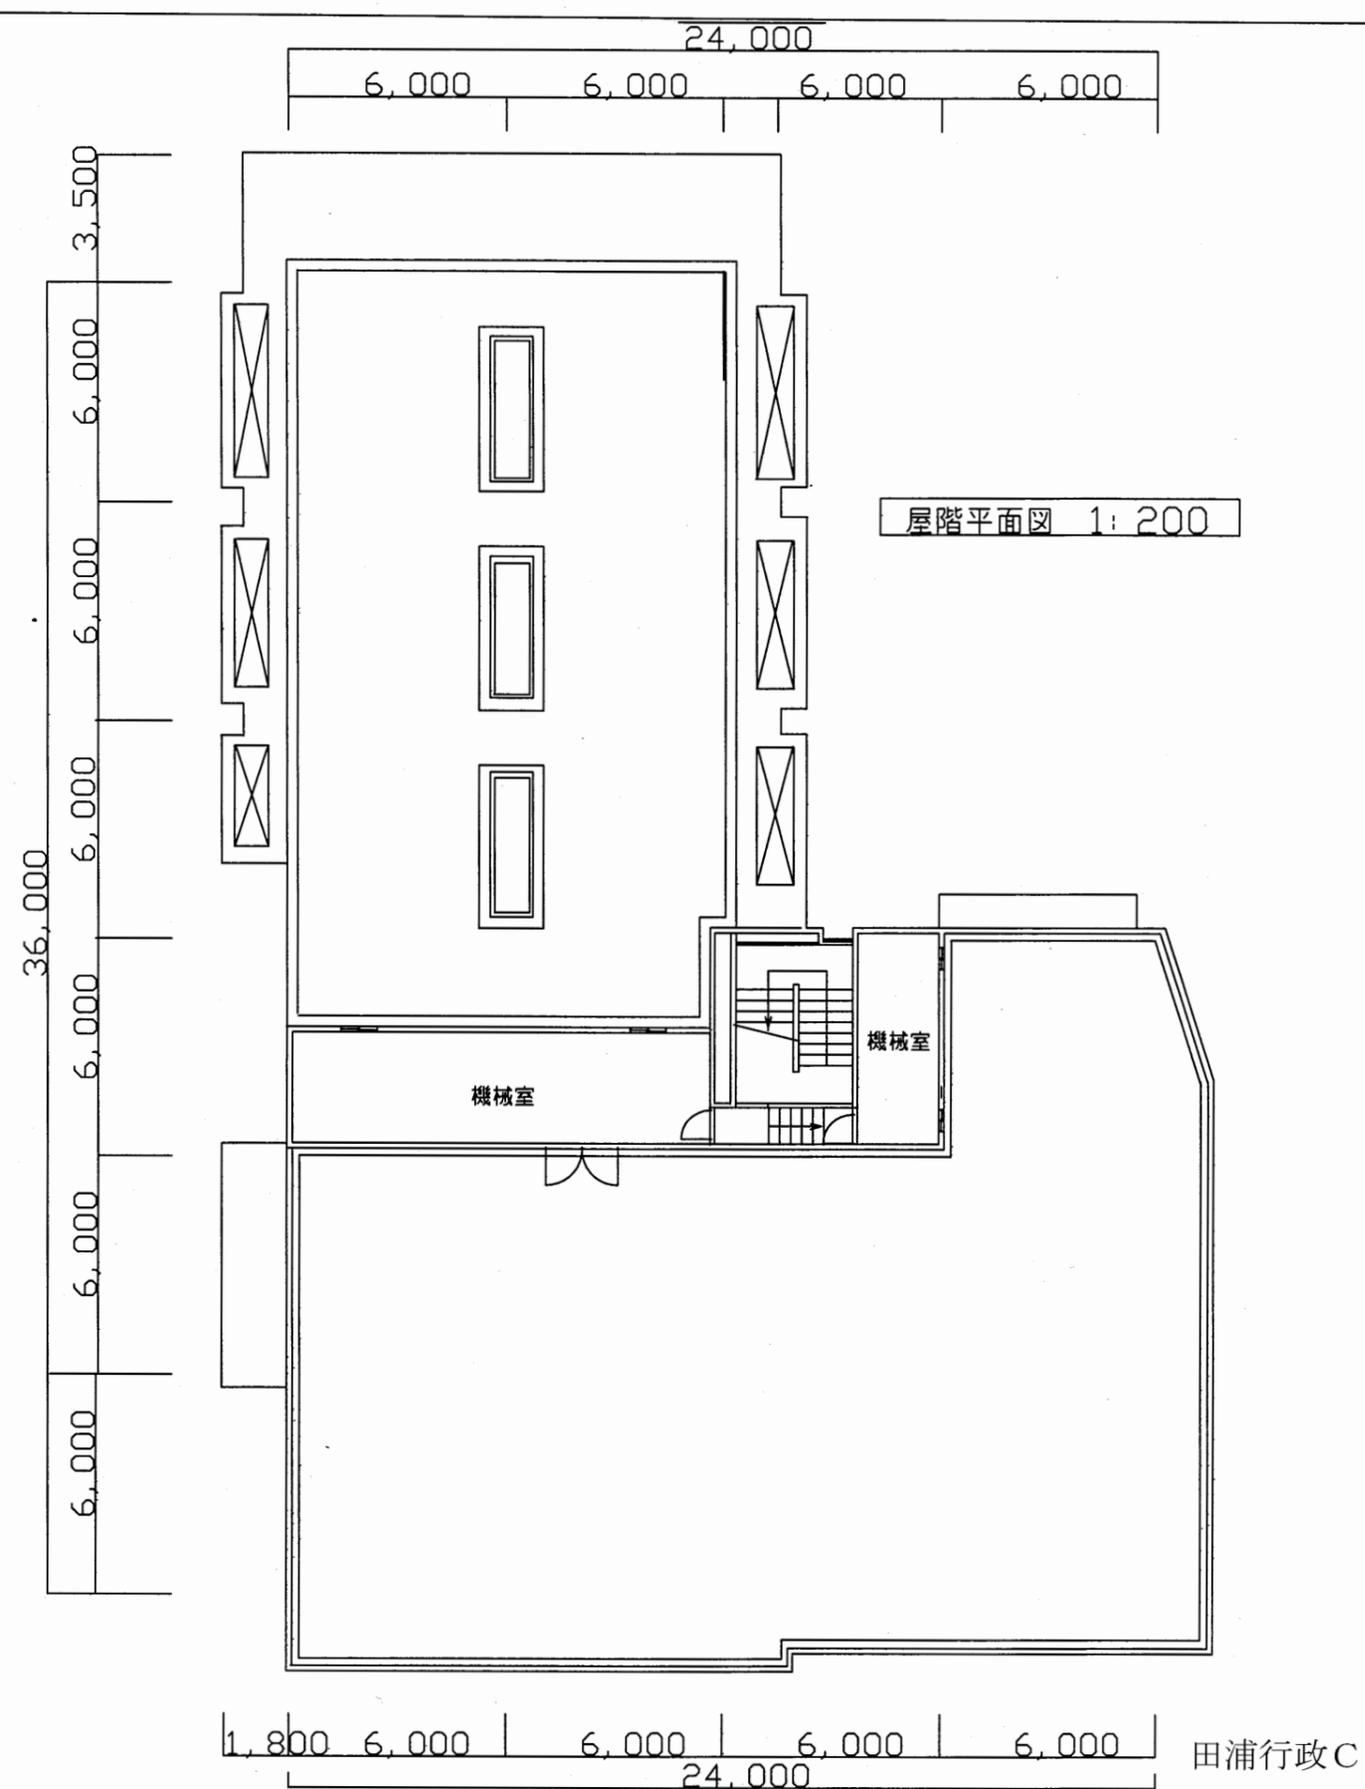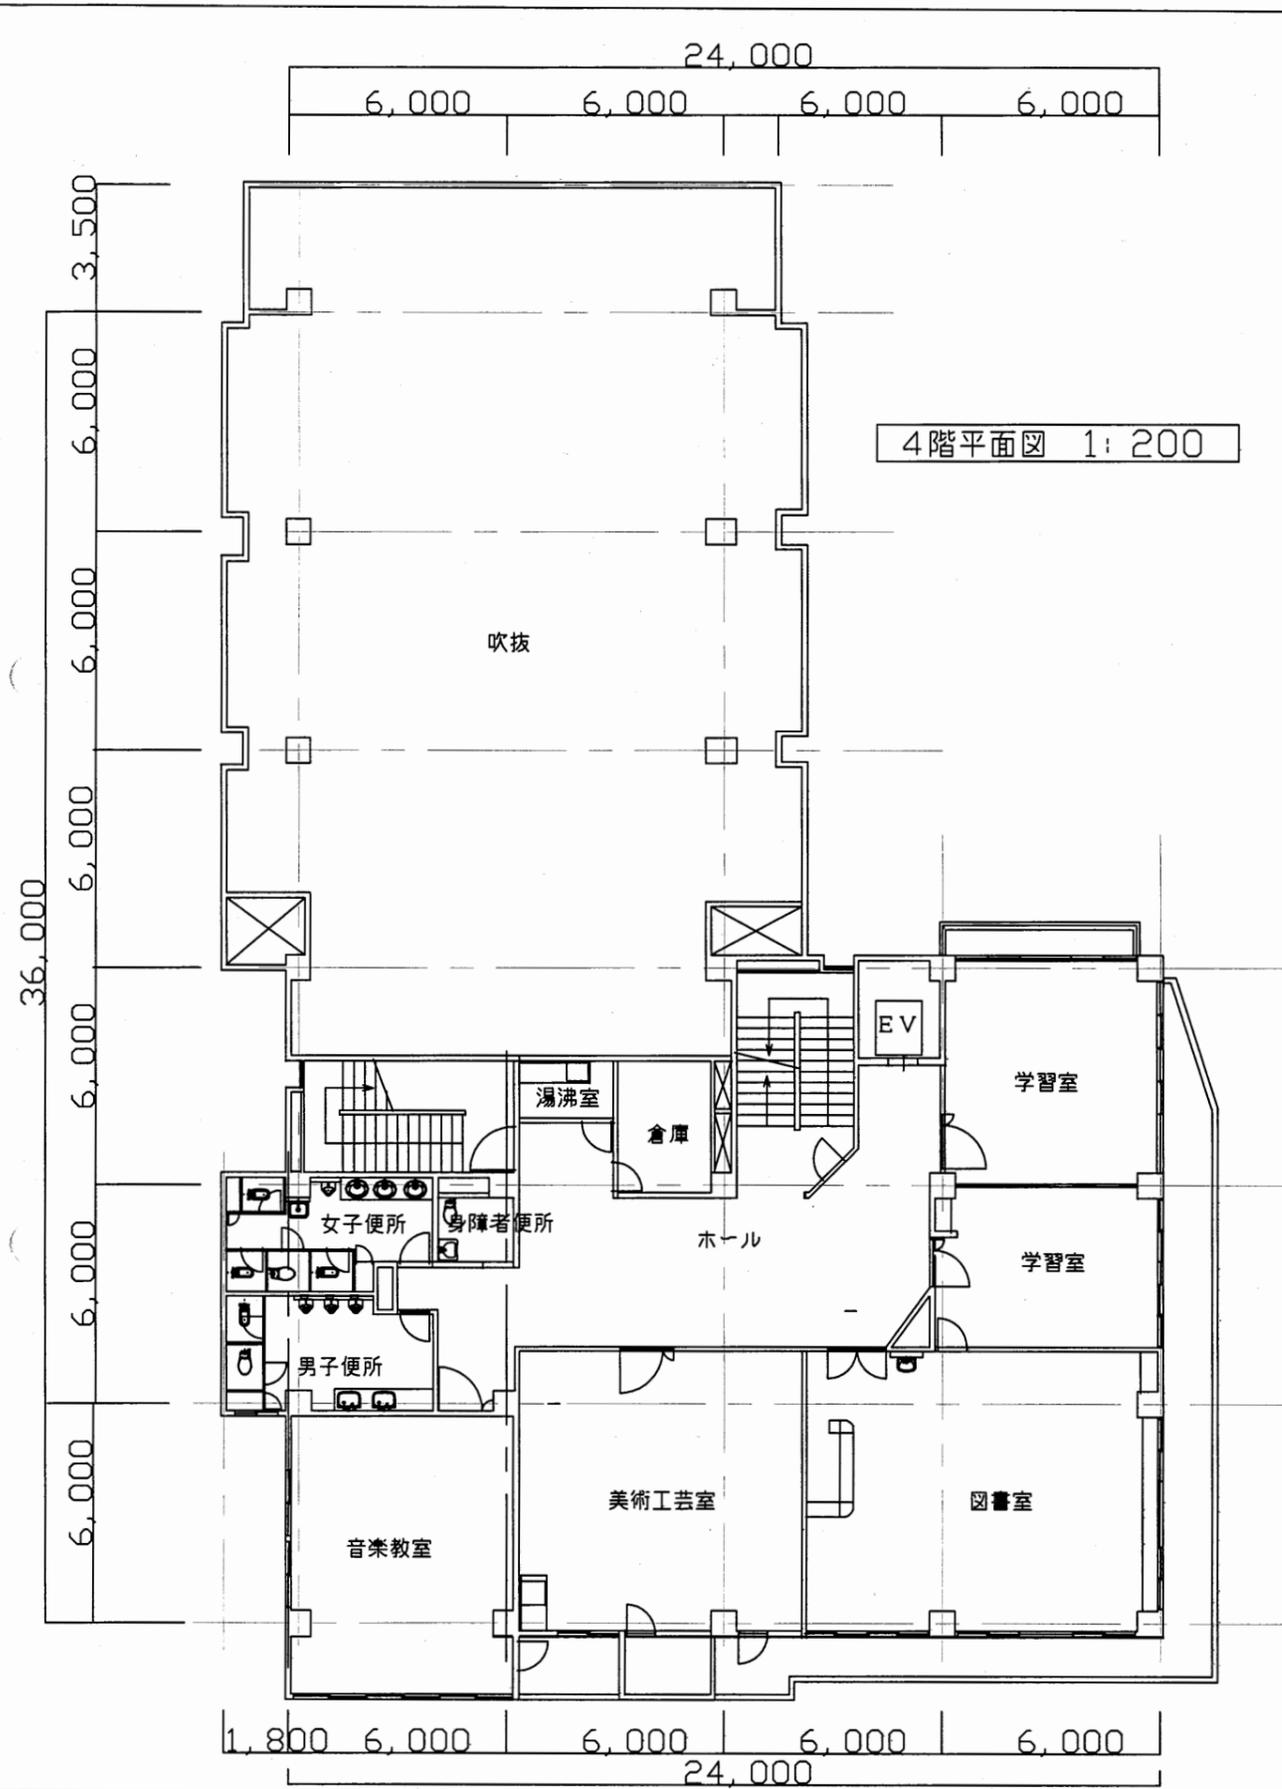


工事名	追浜行政センターほか9か所建築基準法第12条定期点検業務委託			設計者資格氏名	級建築士登録第 号			課長	主査等	担当者	横須賀市 財政部 FM推進課
図面名称	4階・屋階平面図	図番		縮尺	1:200	作図	平成 年 月 日				

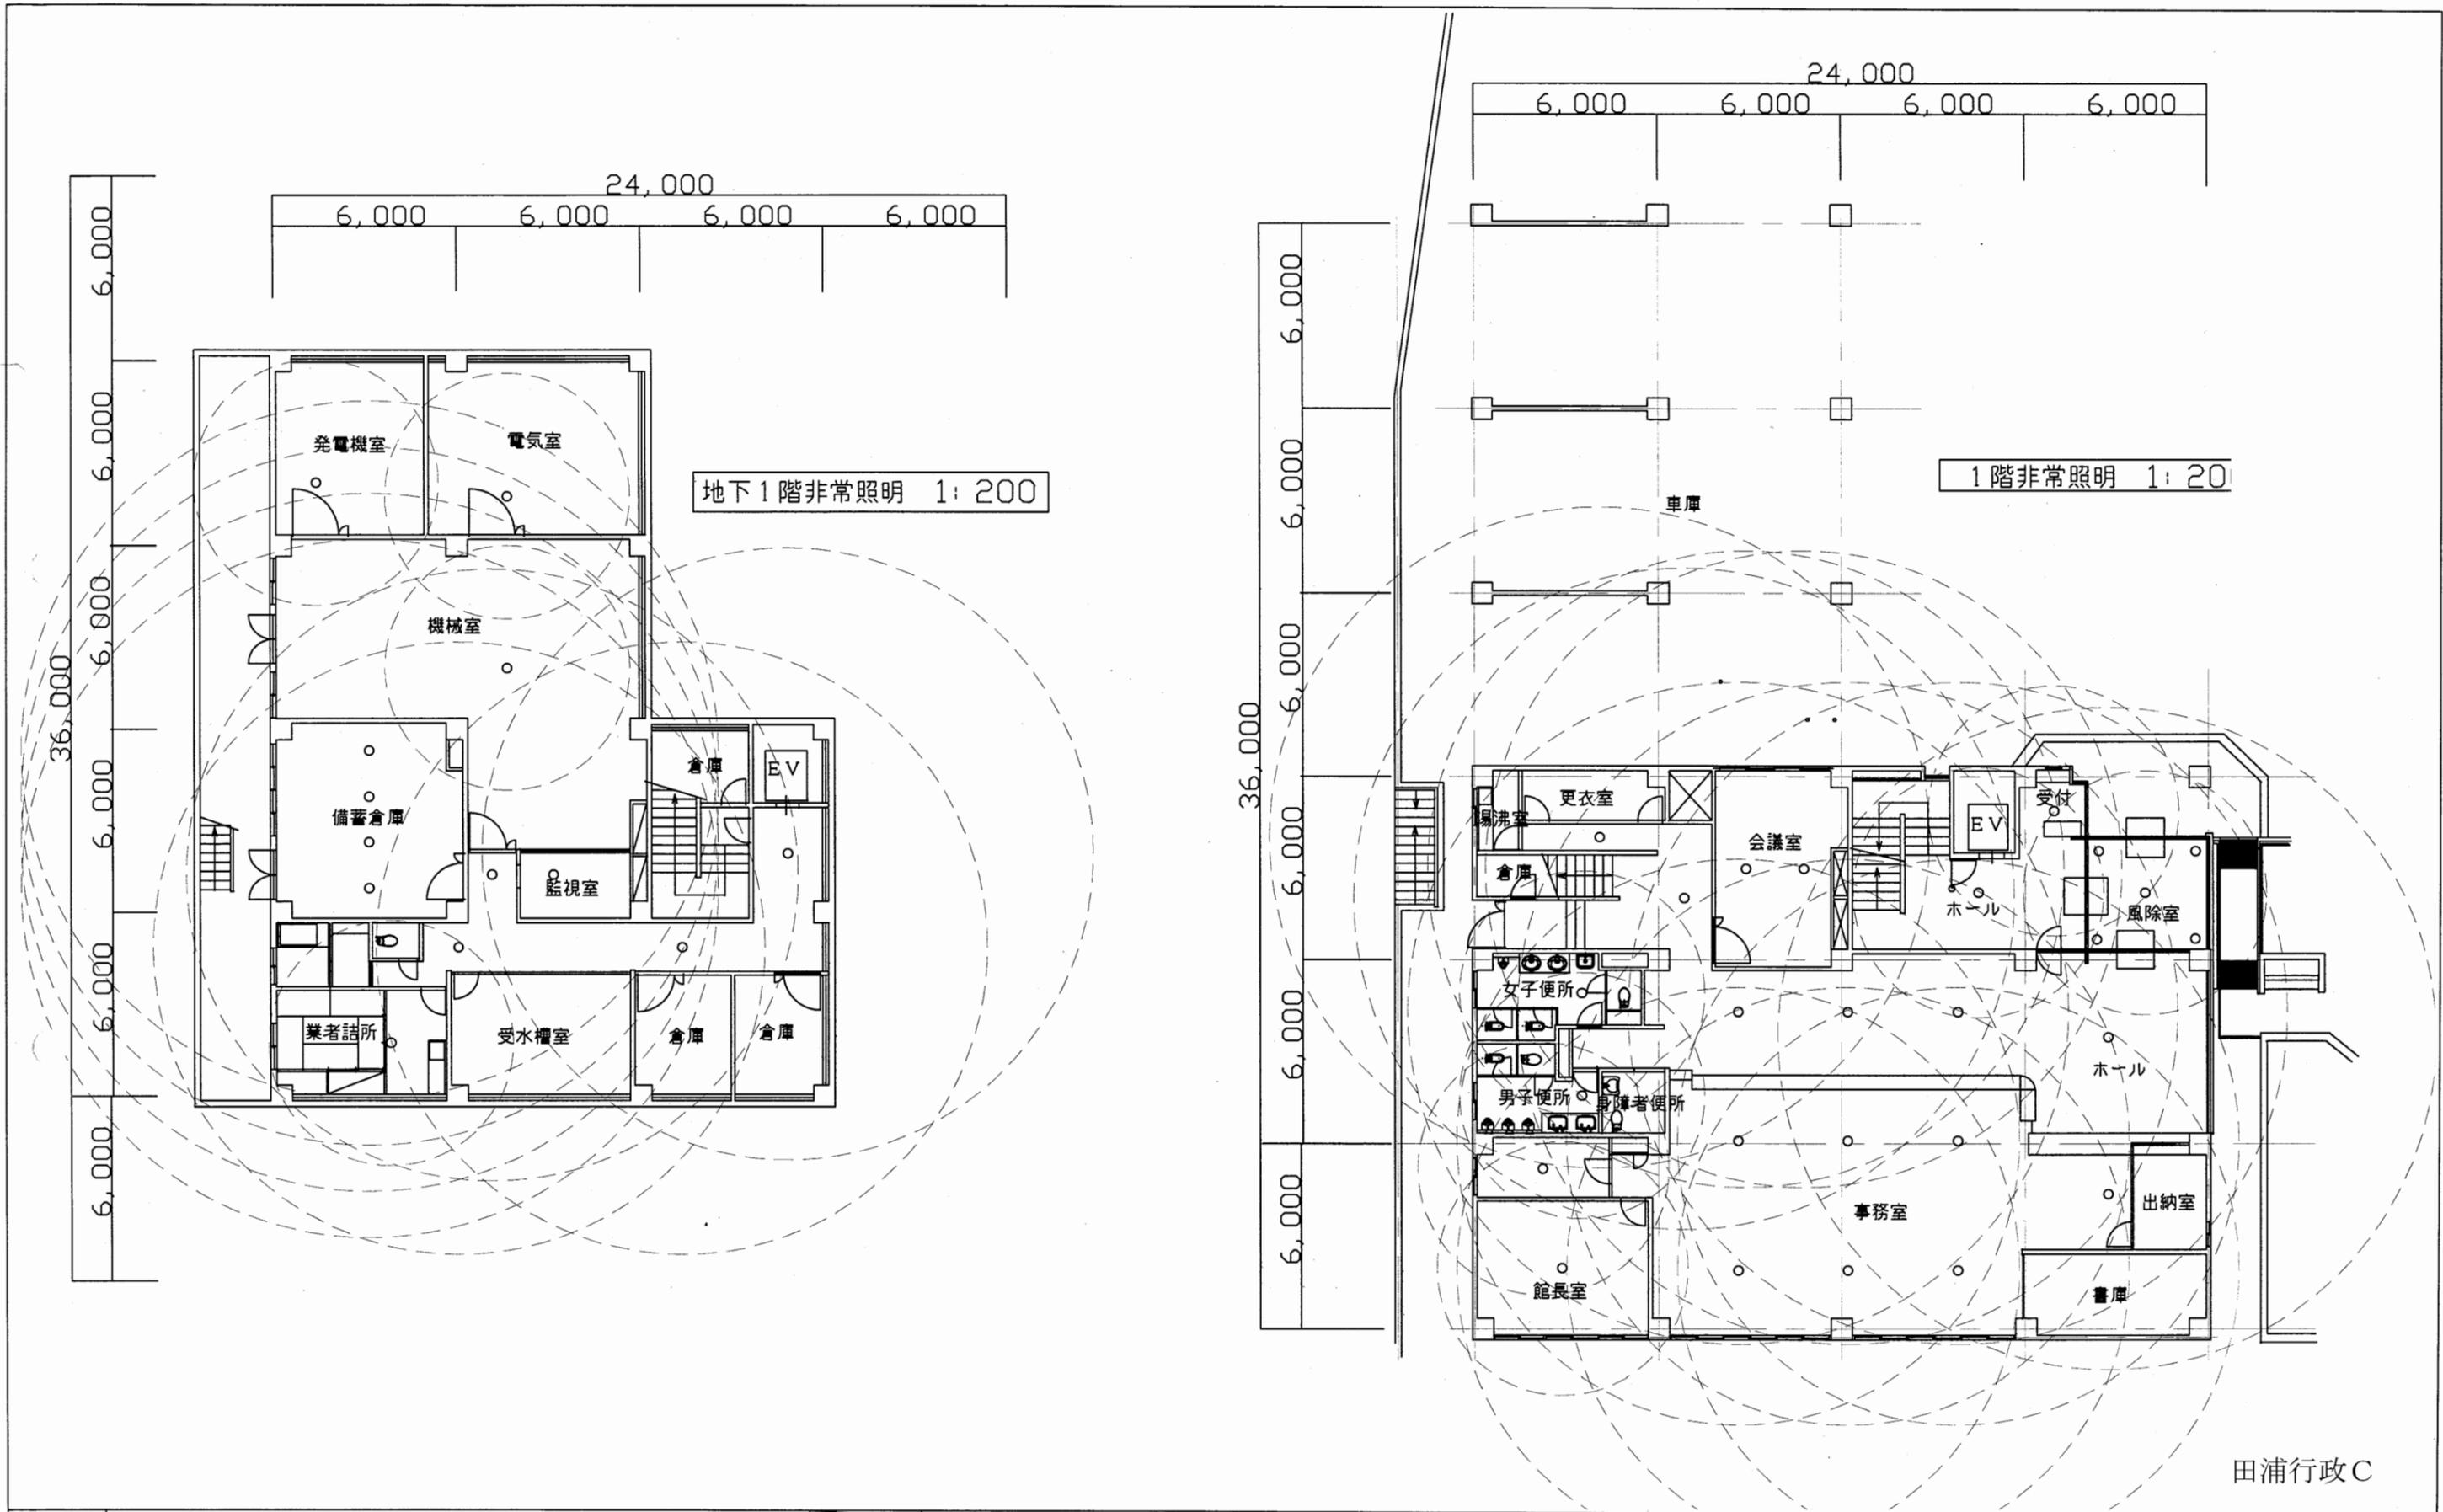

工事名	追浜行政センターほか9か所建築基準法第12条定期点検業務委託			設計者資格 氏名	級建築士登録第 号			課長	主査等	担当者	横須賀市 財政部 FM推進課
図面名称	地階・1階非常照明	図番	縮尺	1:200	作図	平成 年 月 日					

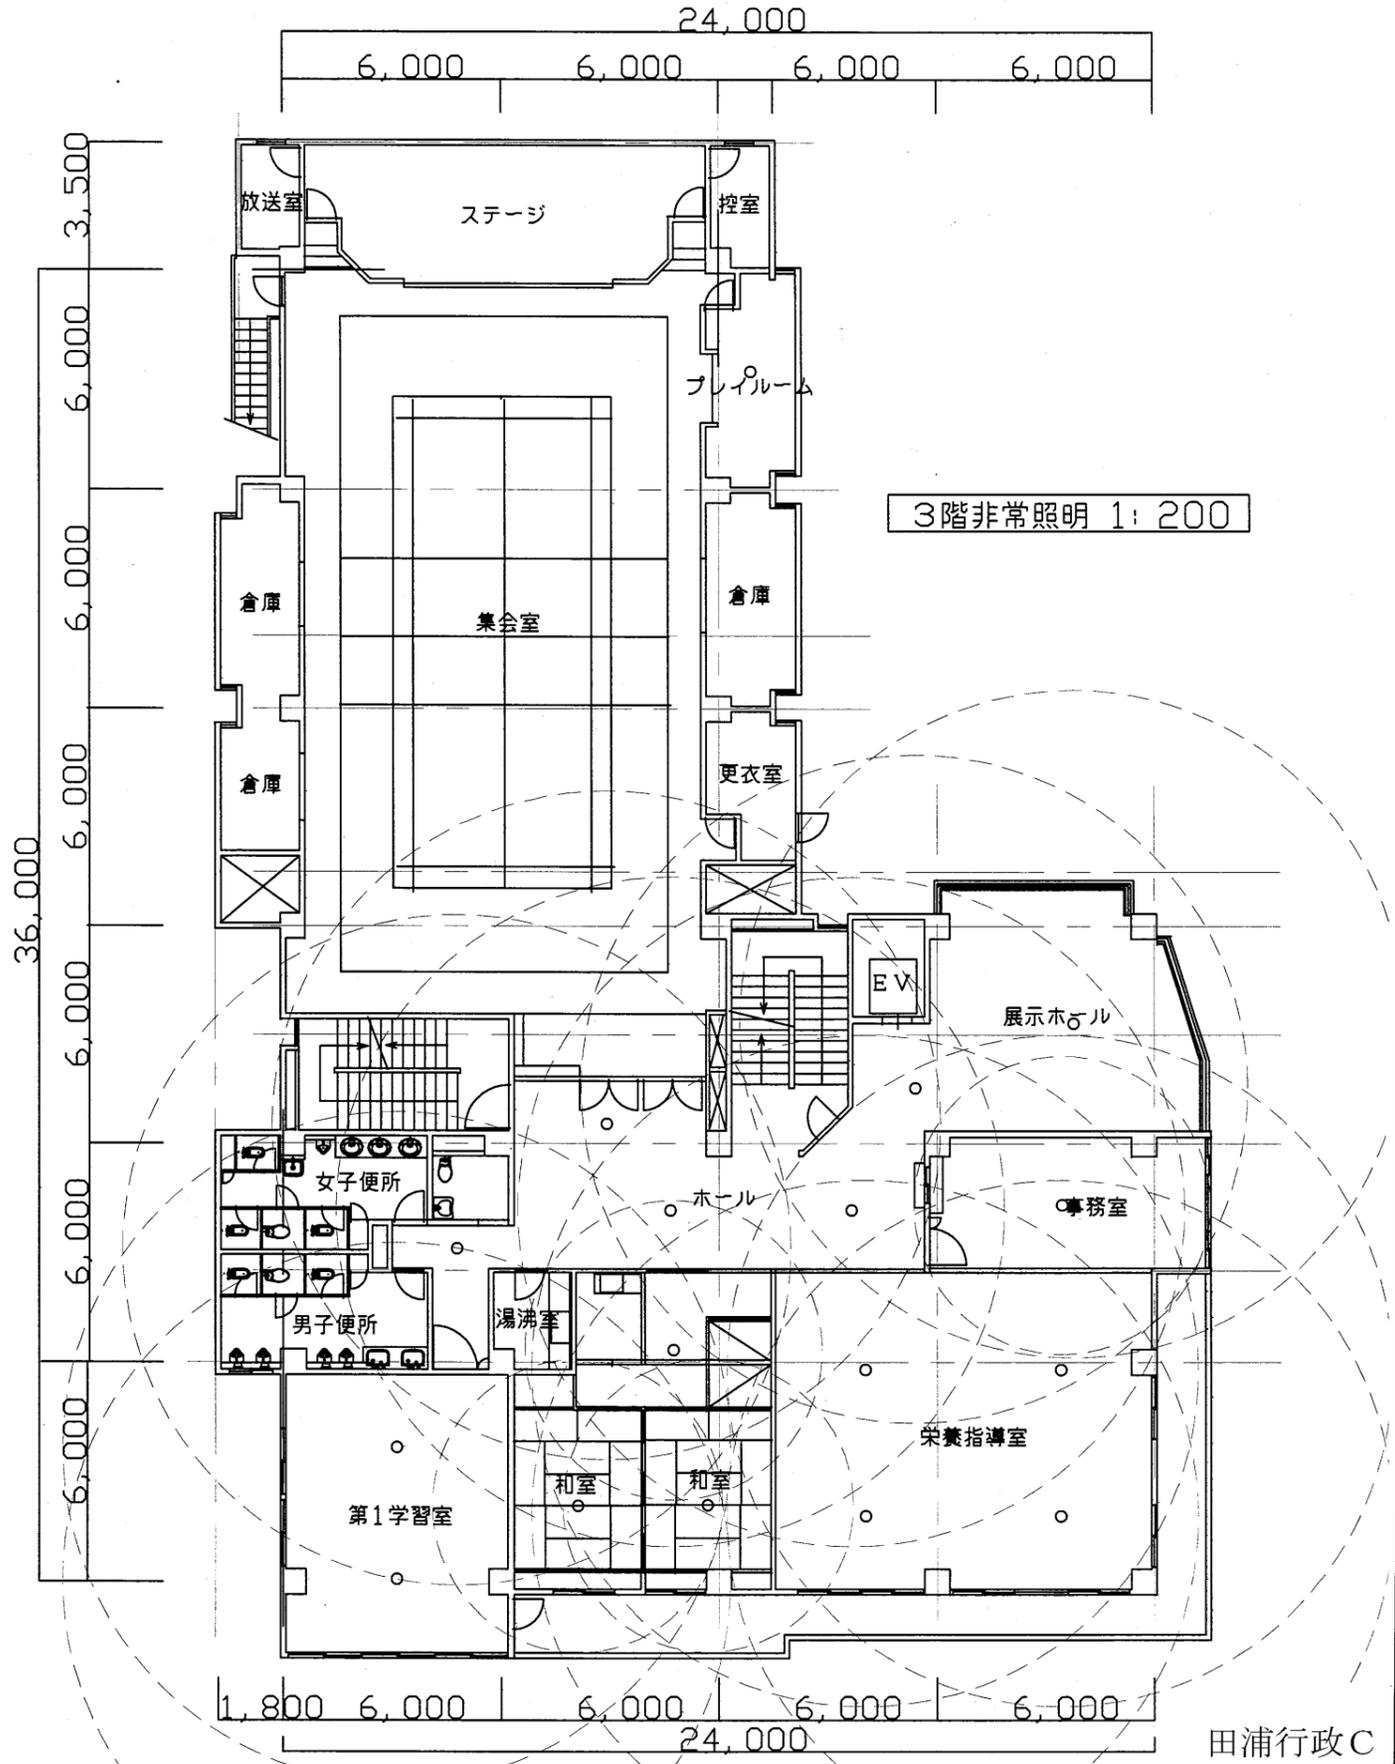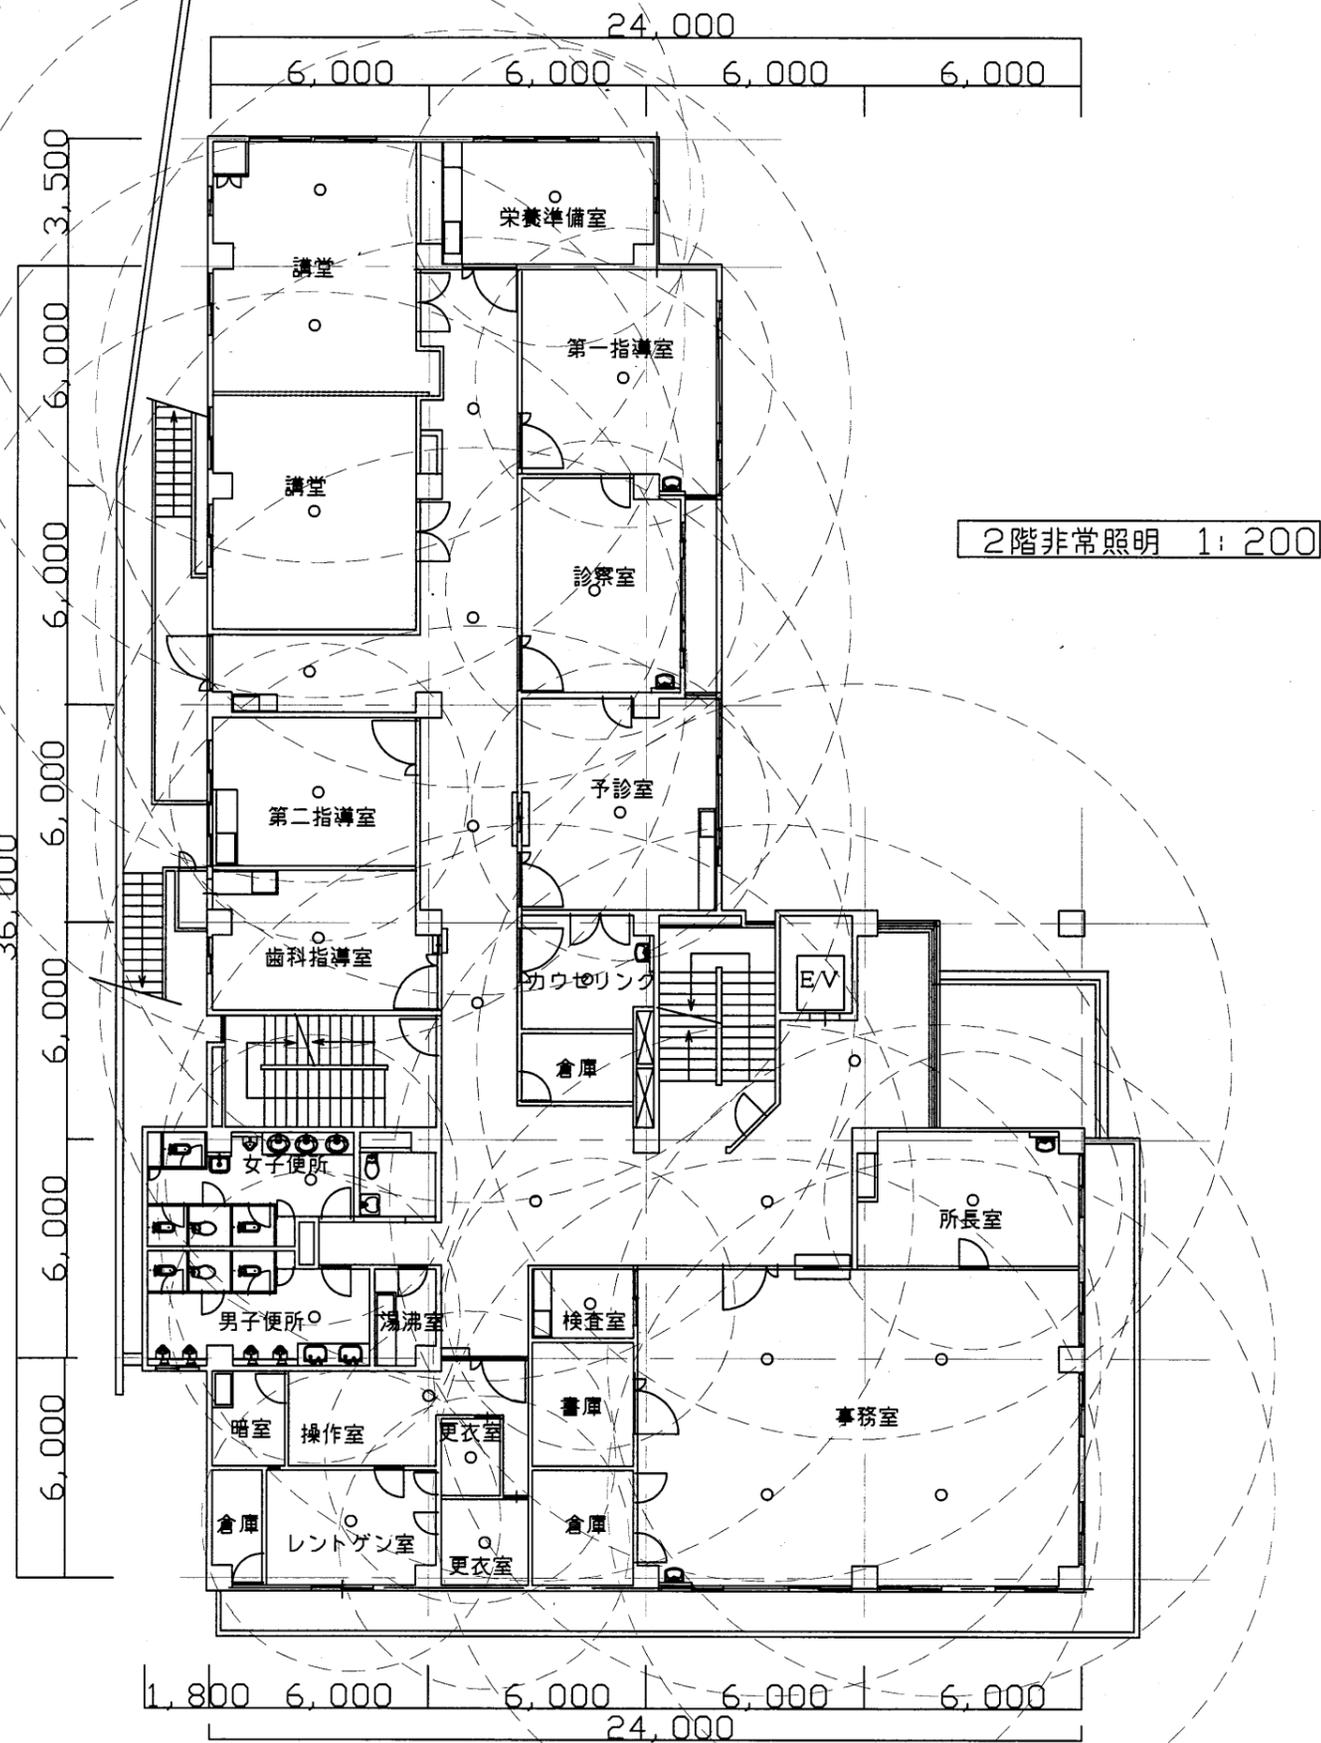


工事名	追浜行政センターほか9か所建築基準法第12条定期点検業務委託			設計者資格 氏名	級建築士登録第 号			課長	主査等	担当者	横須賀市 財政部 FM推進課
図面名称	2階・3階平面図	図番	縮尺	1:200	作図	平成 年 月 日					

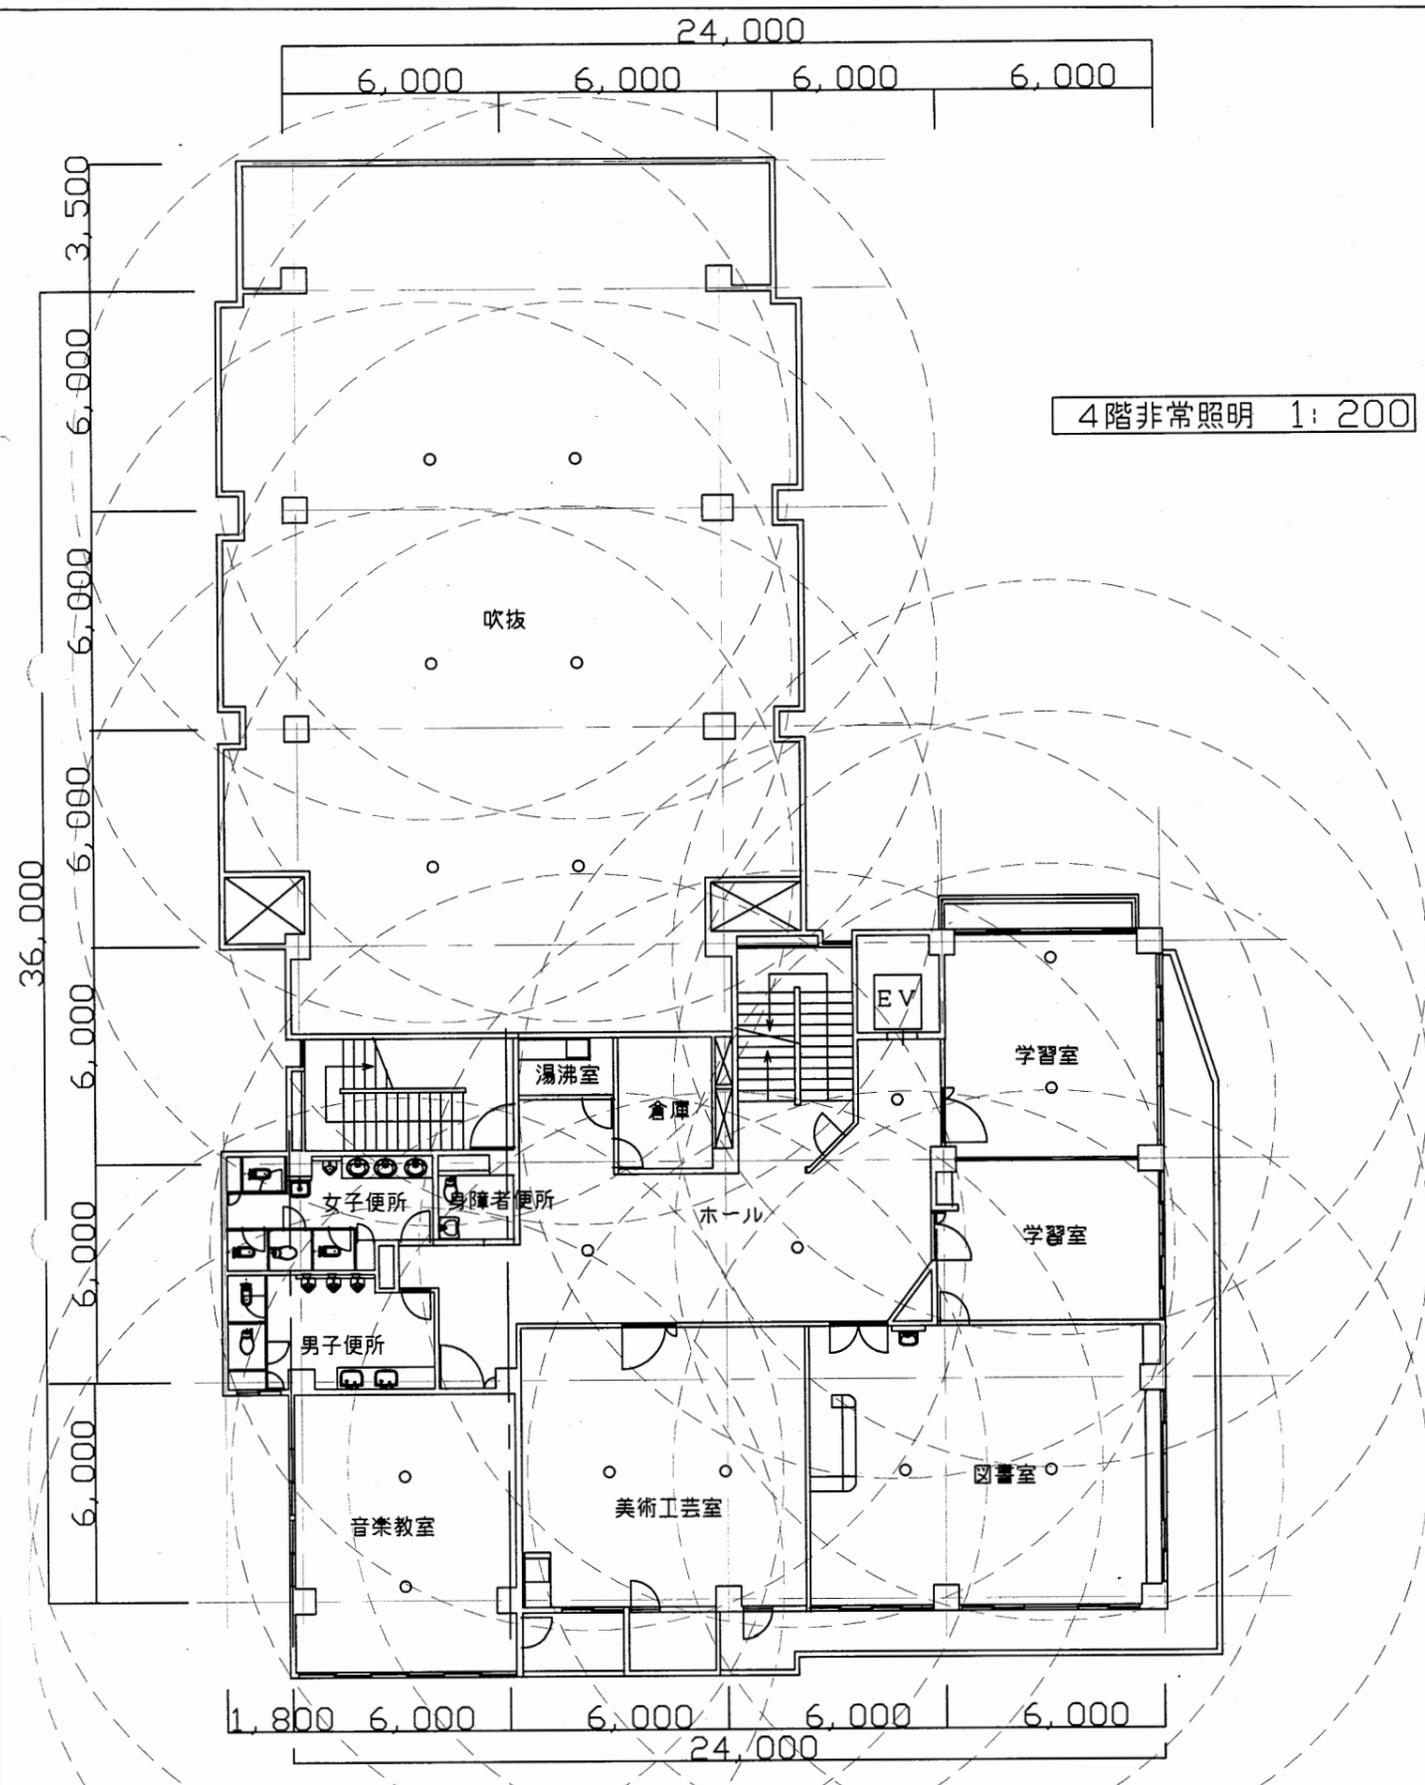

田浦行政C


工事名	追浜行政センターほか9か所建築基準法第12条定期点検業務委託			設計者資格 氏名	級建築士登録第 号		課長	主査等	担当者	横須賀市 財政部 FM推進課
図面名称	4階・屋階平面図	図番	縮尺	1:200	作図	平成 年 月 日				

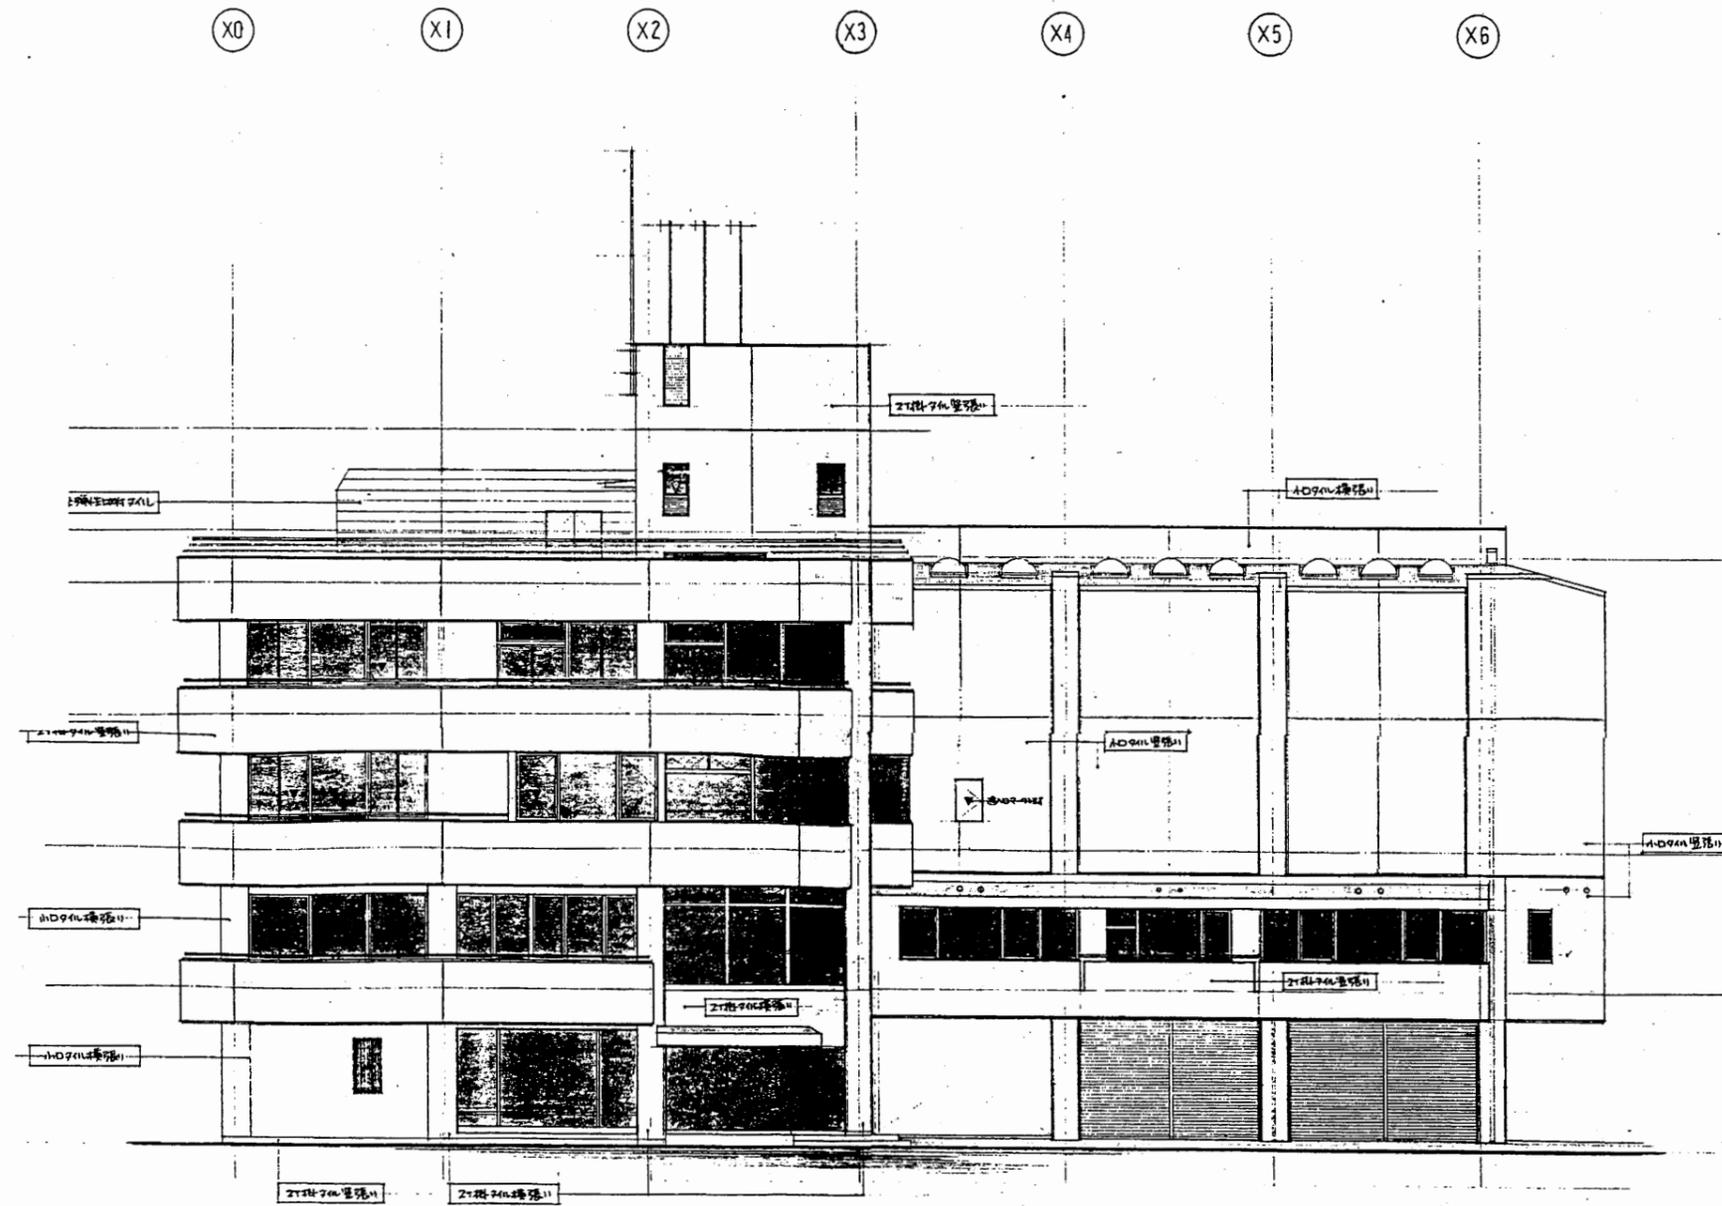

南側立面図 S 1:200

田浦行政C


工事名	追浜行政センターほか9か所建築基準法第12条定期点検業務委託			設計者資格 氏名	級建築士登録第 号			課長	主査等	担当者	横須賀市 財政部 FM推進課
図面名称	立面図・断面図	図番		縮尺	S 1:200	作図	平成 年 月 日				

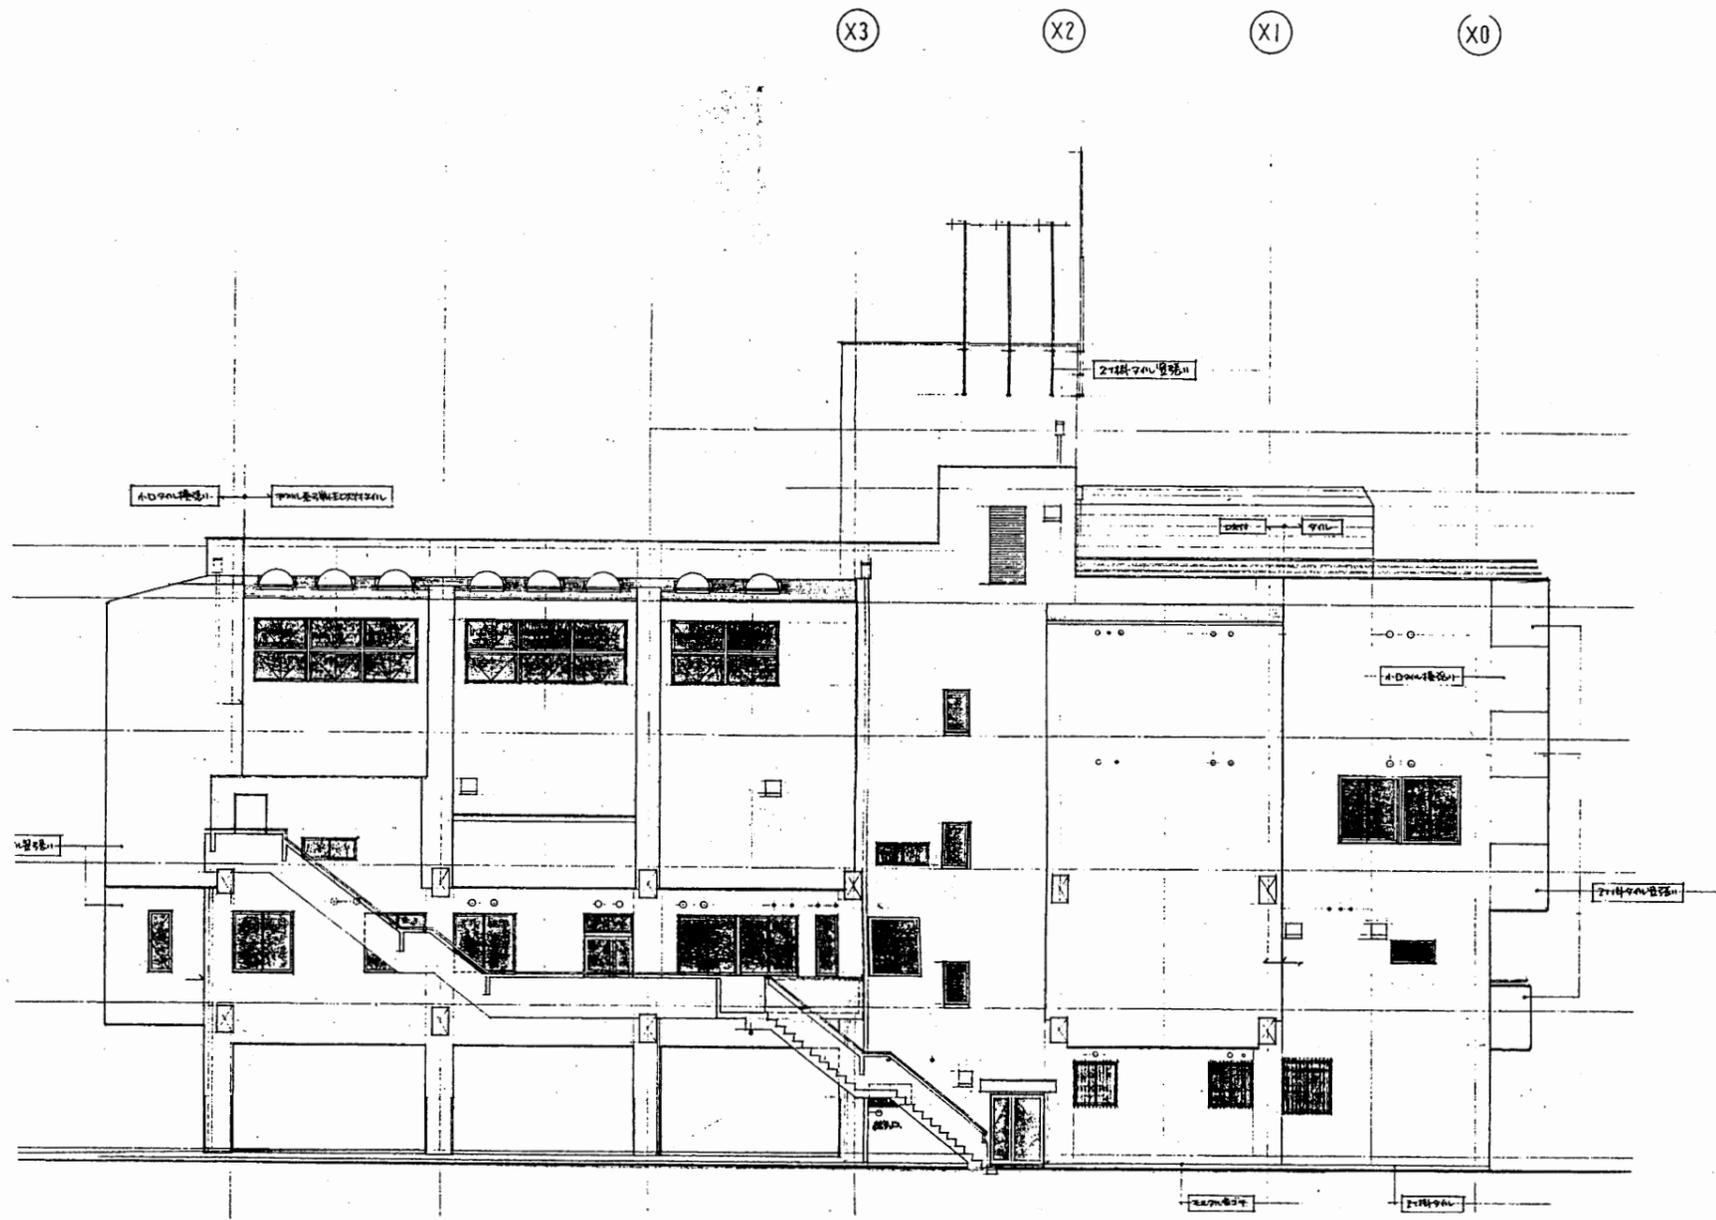


北側立面図 S 1:200

田浦行政C

工事名	追浜行政センターほか9か所建築基準法第12条定期点検業務委託			設計者資格 氏名	級建築士登録第 号			課長	主査等	担当者	横須賀市 財政部 FM推進課
図面名称	立面図・断面図	図番	縮尺	S 1:200	作図	平成	年	月	日		

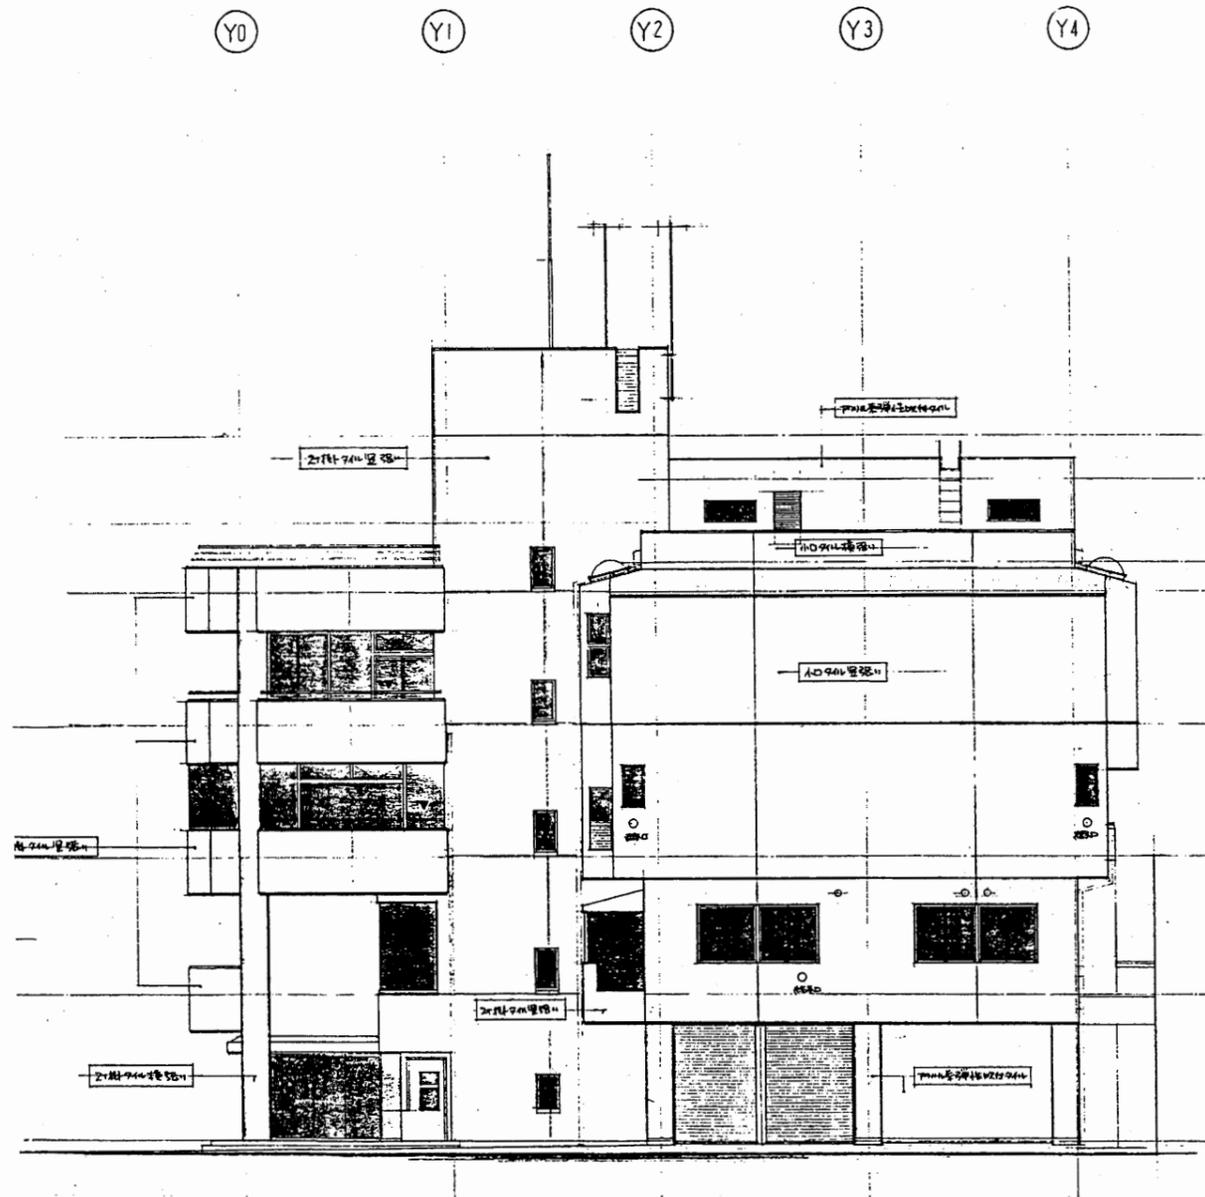


東側立面図 S 1:200

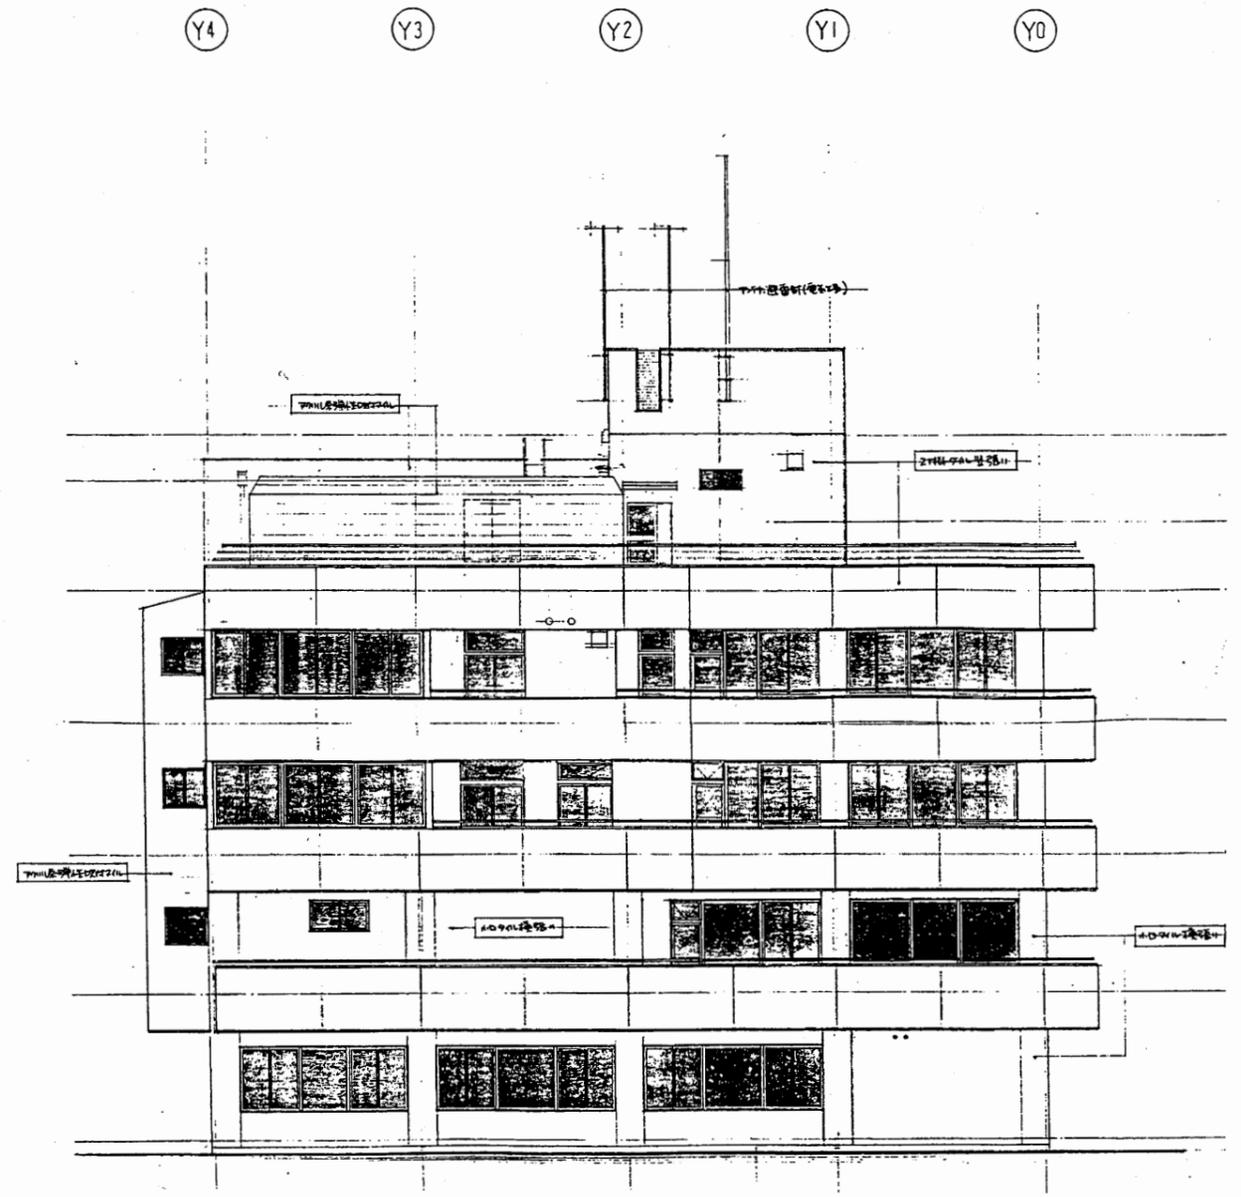

西側立面図 S 1:200

田浦行政C


工事名	追浜行政センターほか9か所建築基準法第12条定期点検業務委託			設計者資格 氏名	級建築士登録第 号			課長	主査等	担当者	横須賀市 財政部 FM推進課
図面名称	立面図・断面図	図番	縮尺	S 1:200	作図	平成	年	月	日		

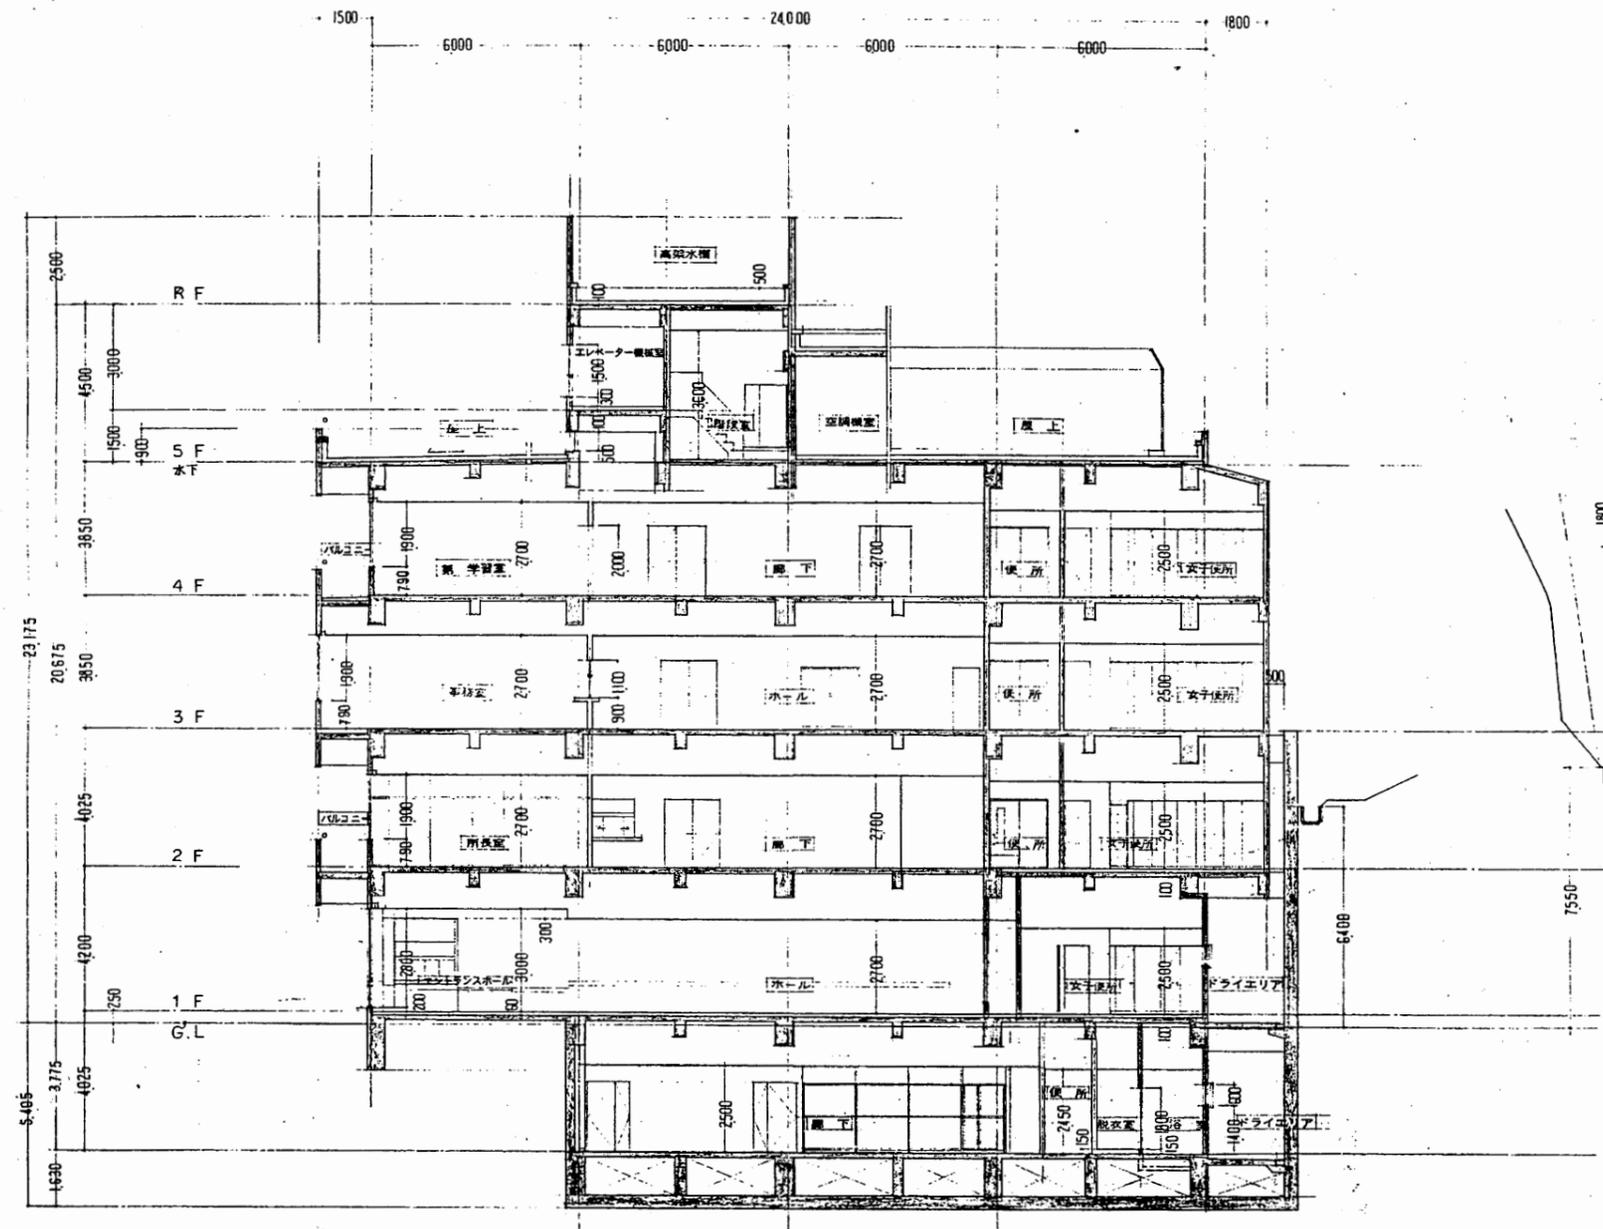

断面図 S 1:200

田浦行政C

工事名	追浜行政センターほか9か所建築基準法第12条定期点検業務委託			設計者資格 氏名	級建築士登録第 号			課長	主査等	担当者	横須賀市 財政部 FM推進課
図面名称	立面図・断面図	図番	縮尺	S 1:200	作図	平成	年	月	日		

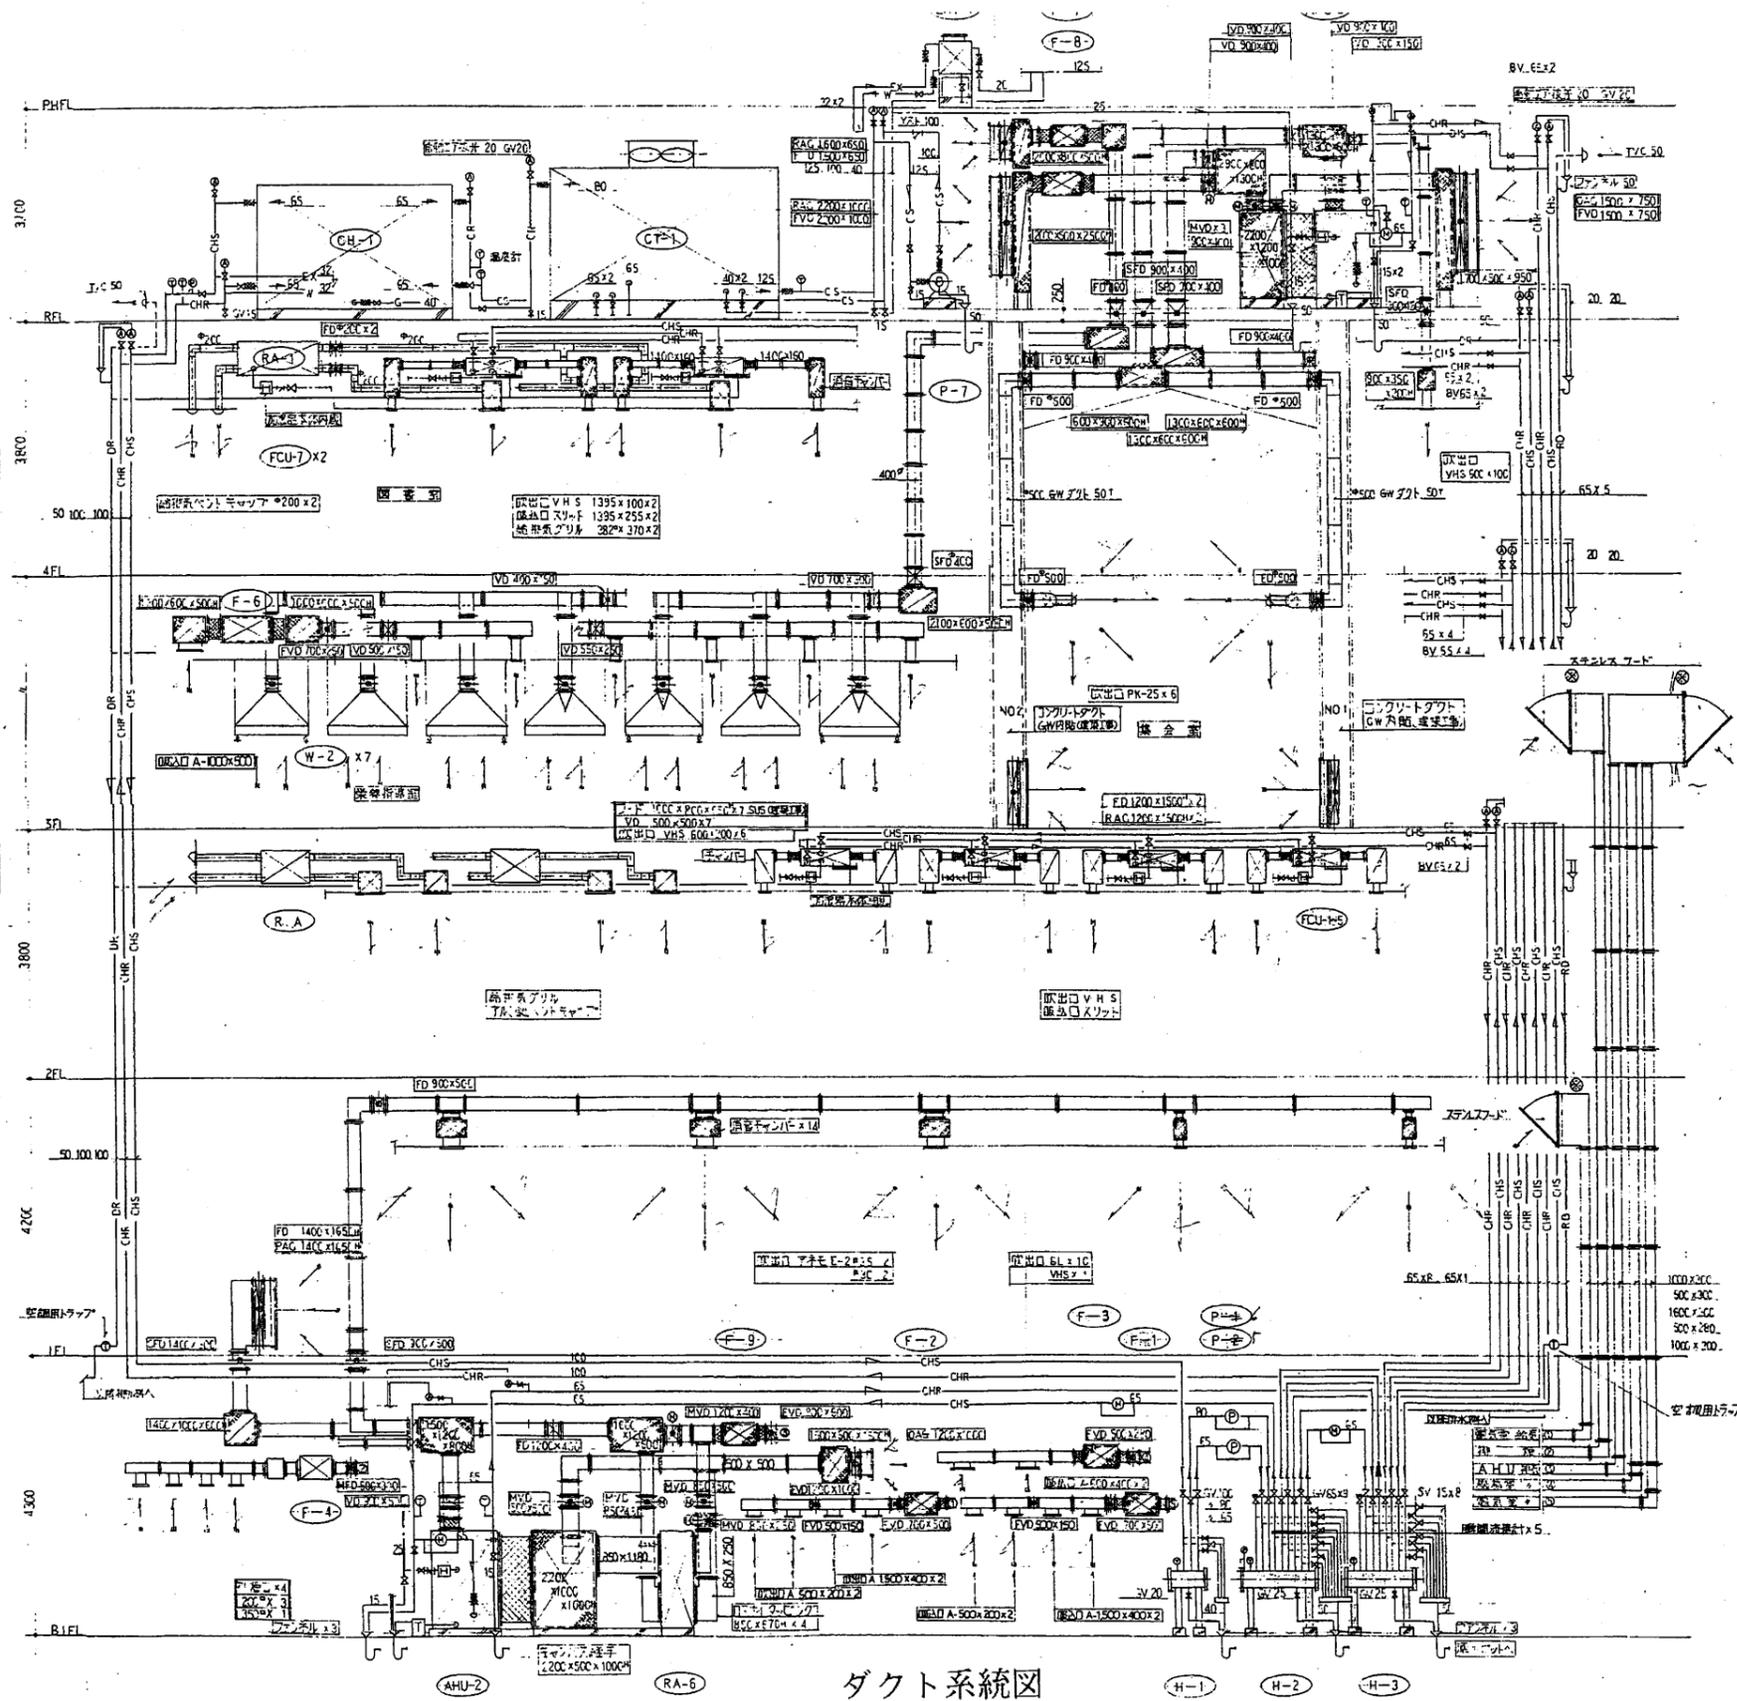


ダクト系統図

図示記号	名称	仕様	備考
CHS-CHR	冷温水管(通)	G P: 配管用鉄管(黒)	JIS-G-3452
CS-CR	冷却水管(通)	〃	〃
DR	ドレン管	V P: 透湿防止ニール管 P: 普通ニール管	JIS-K-6741
A	工丁管	G P: 配管用鉄管(黒)	JIS-G-3452
EX	排気管	〃	〃
W	補給水管	〃	〃
R-RR	冷媒管(ガス)	C U P: L917	〃
通気管	通気管	V P: 透湿防止ニール管 P: 普通ニール管	JIS-K-6741
弁	弁	CV GV BV	JIS 5K
ノックストレー	ノックストレー	〃	〃
自動工丁	自動工丁	〃	〃
圧力計	圧力計	〃	*100
温度計	温度計	〃	〃
圧縮機	圧縮機	〃	〃
トラップ	トラップ	〃	〃
電動弁装置	電動弁装置	〃	1/2寸以内(標準)
角型ポンプ装置	角型ポンプ装置	〃	〃
ファンホロー	ファンホロー	配管用鉄管(黒)	〃
フレキシブル継手	フレキシブル継手	F P X J: (SUS)	〃
サブライダクト	サブライダクト	S A: 亜鉛鍍鋼板	JIS-G-3502
レタナダクト	レタナダクト	R A: 〃	〃
スパイラルダクト	スパイラルダクト	〃	〃
ダンパー機	ダンパー機	鉄板 15°	FVD, FD, SFD, HFD
ボリュームダンパ	ボリュームダンパ	〃 12°	〃
モータボリュメータ	モータボリュメータ	〃	〃
吹出口(吊付)	吹出口(吊付)	〃	VHS
吹出口(壁)	吹出口(壁)	〃	スリット
吹出口	吹出口	〃	アネモ
〃	〃	〃	ブラスト s.w
送風機シキヤク	送風機シキヤク	AL	〃
送風機グリル	送風機グリル	〃	〃
フード付シキヤク	フード付シキヤク	AL	〃
メンテナンス継手	メンテナンス継手	〃	200mm以内
天井扇	天井扇	〃	〃
換気扇	換気扇	〃	〃
消音チャンパ機	消音チャンパ機	〃	アライメント内 25° 点検口付
排煙ダクト	排煙ダクト	亜鉛鍍鋼板	G1S-G-3362
空調用トラップ	空調用トラップ	〃	〃

- ① OAG 300 x 1000^H 1 電気室用
- ② E G 850 x 1000^H 1 排煙
- ③ EXG 1400 x 1000^H 1 AHU排気
- ④ E G 300 x 1000^H 1 換気扇
- ⑤ E G 300 x 1000^H 1 電気室

田浦行政C

工事名	追浜行政センターほか9か所建築基準法第12条定期点検業務委託		設計者資格 氏名	級建築士登録第 号		課長	主査等	担当者	横須賀市 財政部 FM推進課
図面名称	給排水・空調設備図	図番	縮尺	作図	平成 年 月 日				

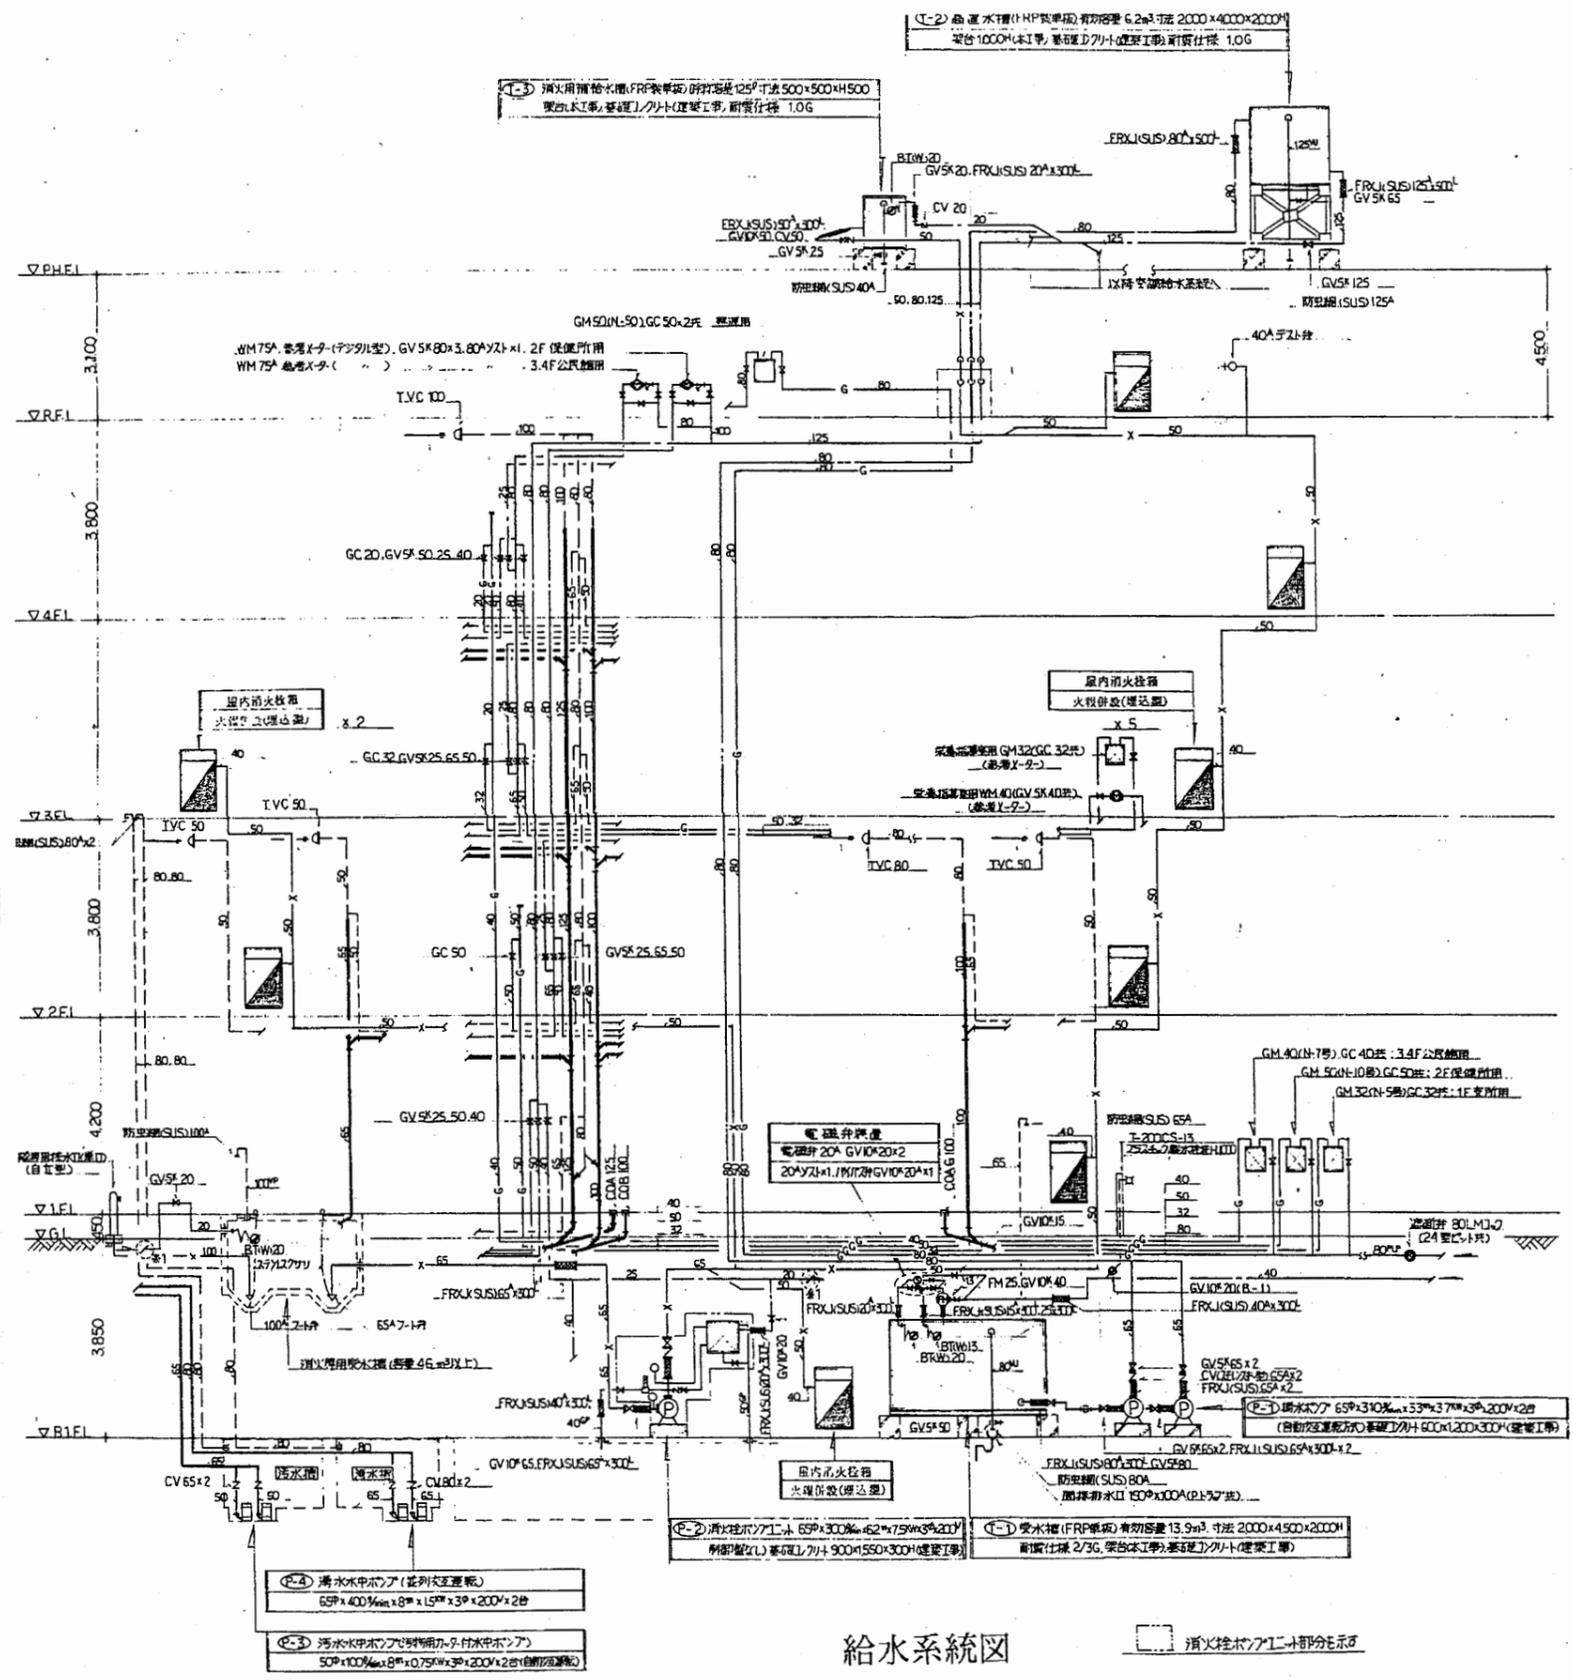


給水系統図


凡 例			
図 示 記 号	名 称	材 質	備 考
—	揚水管	VL : 硬質塩化ビニル管	JWWA-K116(SGP-VB)
—	給水管	VL : HIVP : 水道用耐熱硬質塩化ビニル管	JWWA-K118 土中埋設管 上層配管
—	給湯管	CUP : 給湯用銅管	JIS-H3300
—	ガス管	PLS : アスチックライニング鋼管 PLP : GP : 配管用炭素鋼管(白管)	土中埋設管 (口径 40A 以下) (口径 50A 以上) JIS-G-3452 (白管)
—	消火管	GP : ()	()
—	排水管	LP : 排水鉛管 VP : 硬質塩化ビニル管 VPT : 石棉塩化ビニル管 VU : 硬質塩化ビニル管	HASS-203 JIS-K-6741 (-配管) 土中埋設管 土間配管 PS内 防火区画貫通後 1.0m 迄 JIS-K-6741 (埋設管) 建物内 1/4 以下
—	通気管	VPT : 石棉塩化ビニル管 VP : 配管用炭素鋼管	PS内 防火区画貫通後 1.0m 迄 JIS-K-6741 (-配管)
—	通気口	TVC : 整理型空気弁	
—	床上掃除口	COA, COAG, COB	
—	床排水金物	T-5A, T-5B	
—	排水目皿	D型	
—	洗排水金物	T-14A	
—	共栓金物		
—	フラッシュ弁	FV	
—	水栓		
—	湯栓		
—	湯水混合栓		
—	シャワーセット		
—	弁 類	CV, GV, GC	(バルブホックス)
—	Y型ストレーナー		
—	フレキシブル継手	FRXJ(SUS)	
—	定水位弁	FM	
—	電磁弁		
—	ホルタップ	BT(W)	
—	カスカロン		
—	屋内消火栓箱	火報併設型	
—	用水弁		直は図示に依る。
—	汚水箱排水弁		

田浦行政C

工事名	追浜行政センターほか9か所建築基準法第12条定期点検業務委託		設計者資格 氏名	級建築士登録第 号		課長	主査等	担当者	横須賀市 財政部 FM推進課
図面名称	給排水・空調設備図	図番	縮尺	作図	平成 年 月 日				

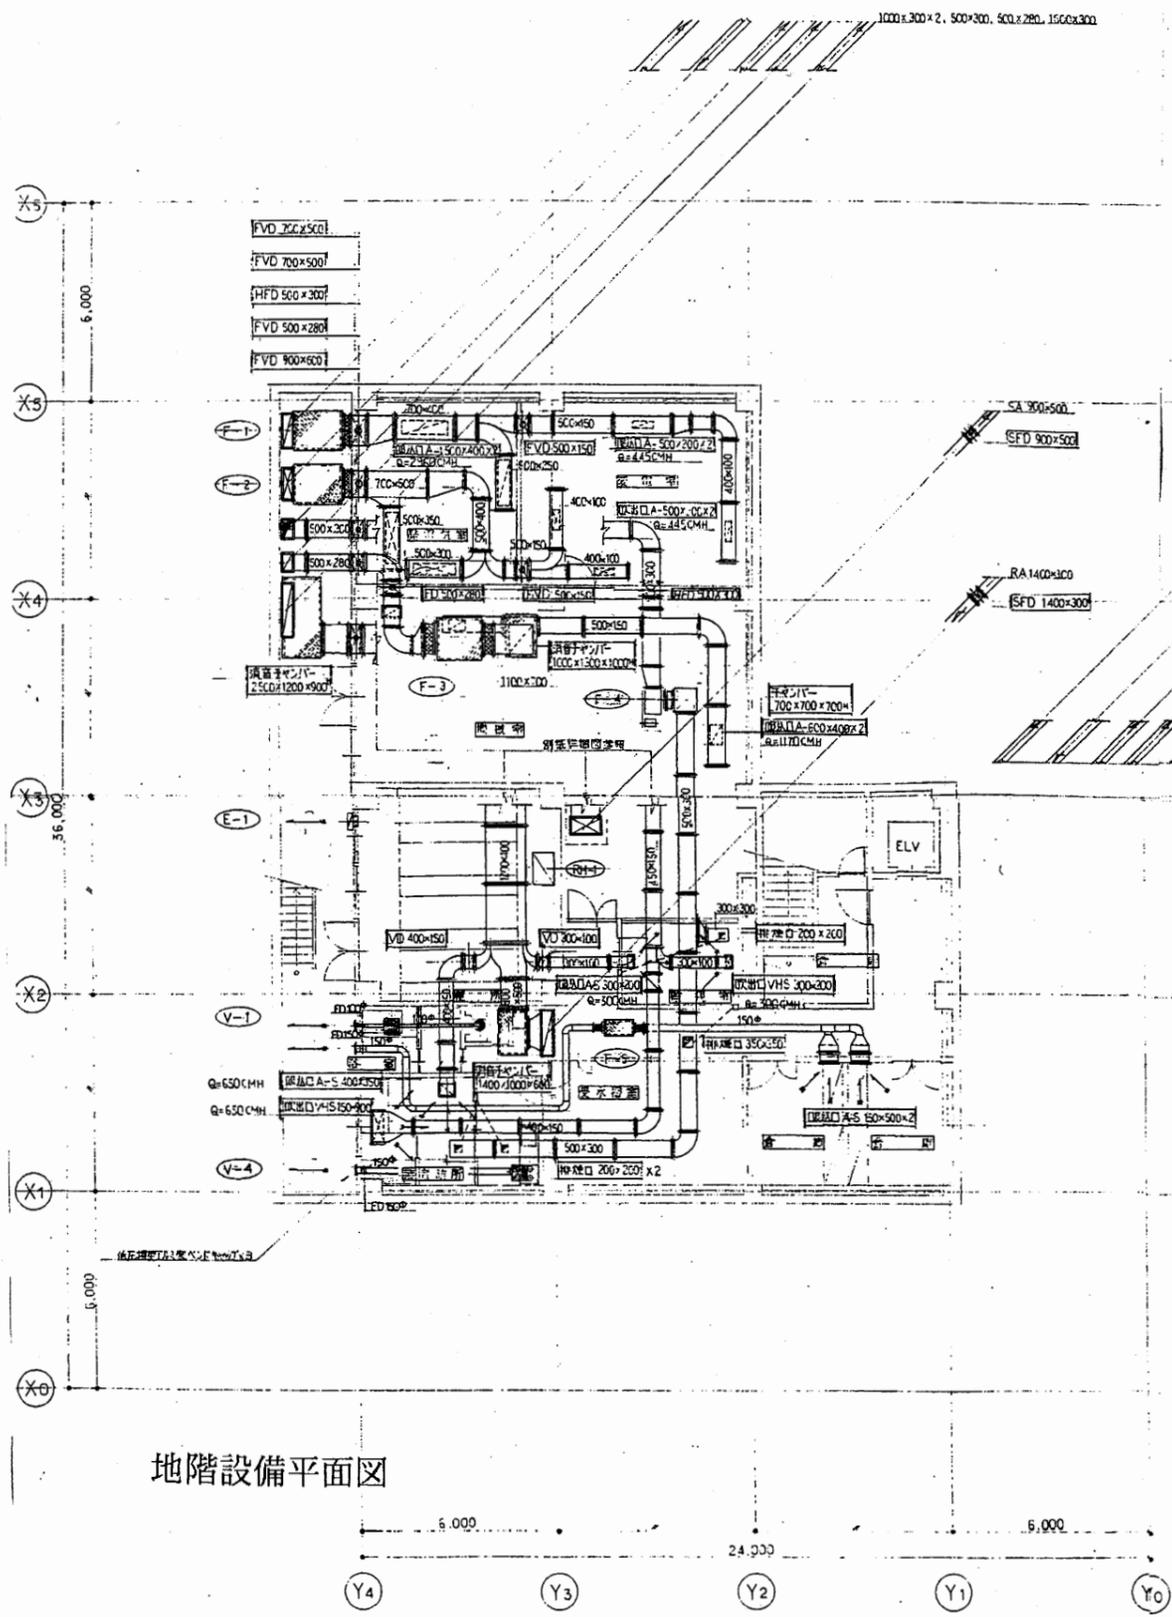



地階設備平面図

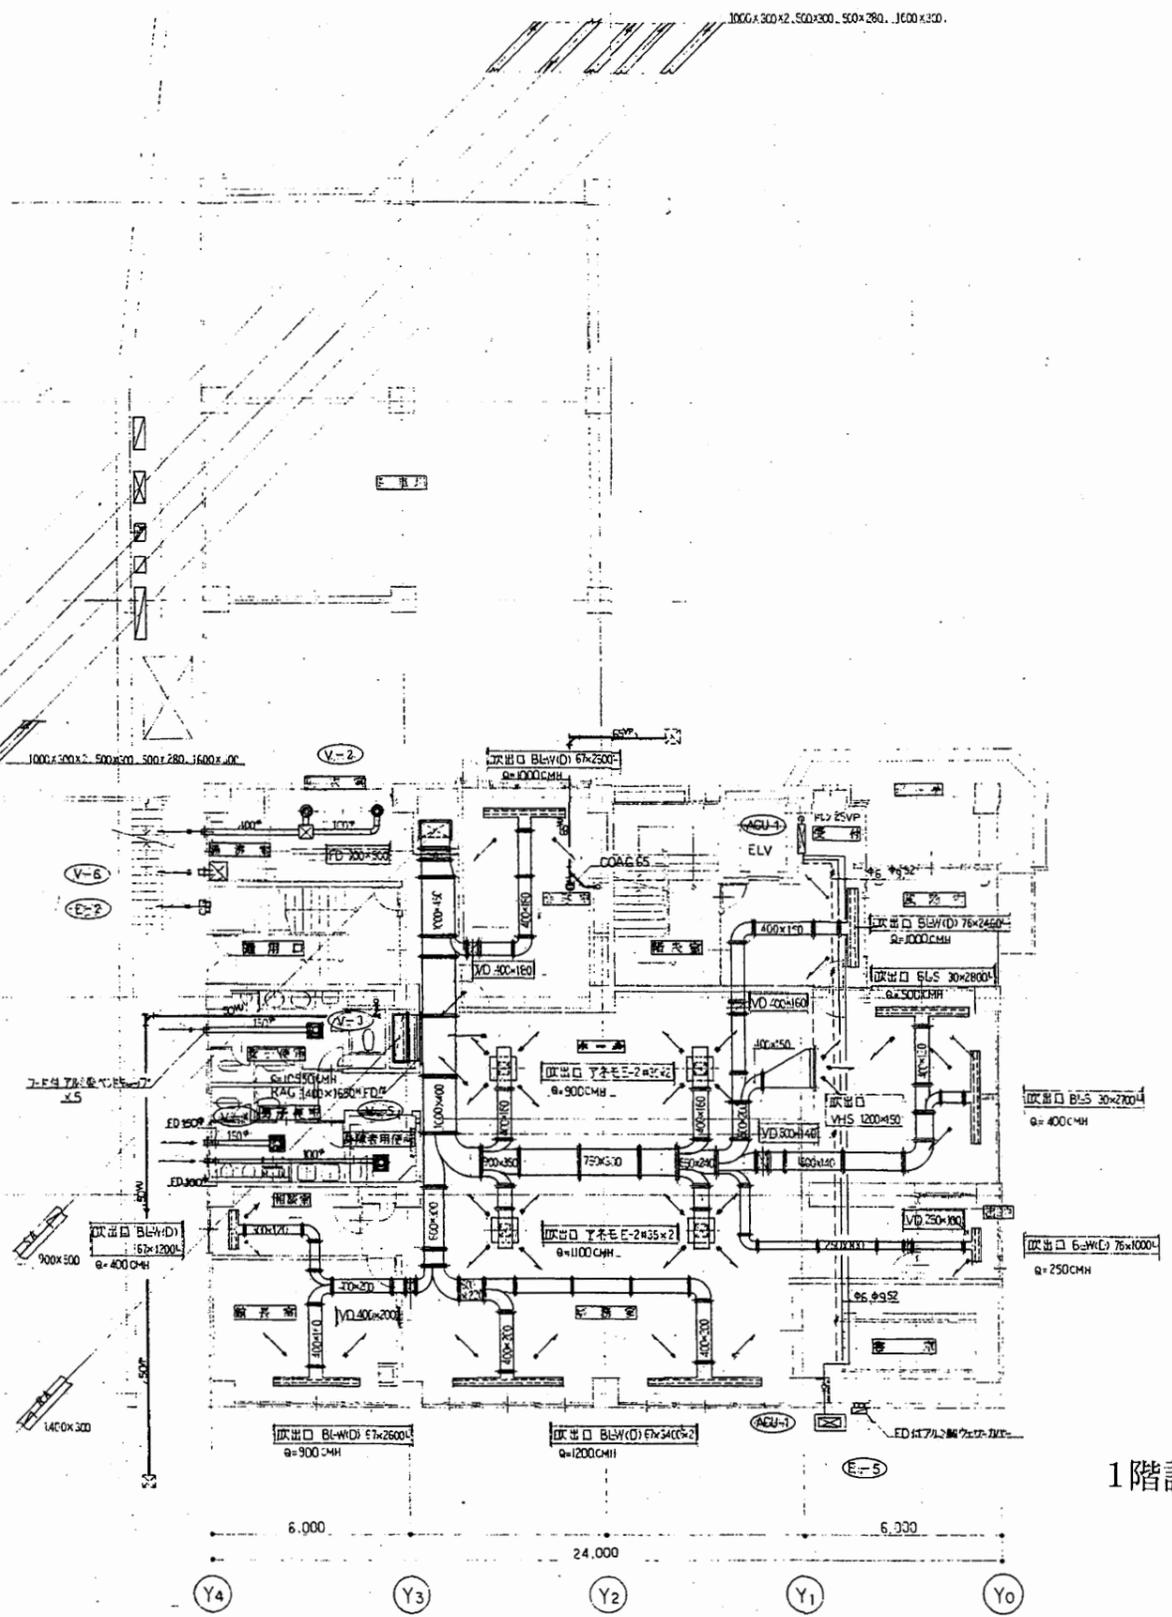

1階設備平面図


田浦行政C

工事名	追浜行政センターほか9か所建築基準法第12条定期点検業務委託			設計者資格 氏名	級建築士登録第 号		課長	主査等	担当者	横須賀市 財政部 FM推進課
図面名称	給排水・空調設備図	図番	縮尺	作図	平成	年月日				

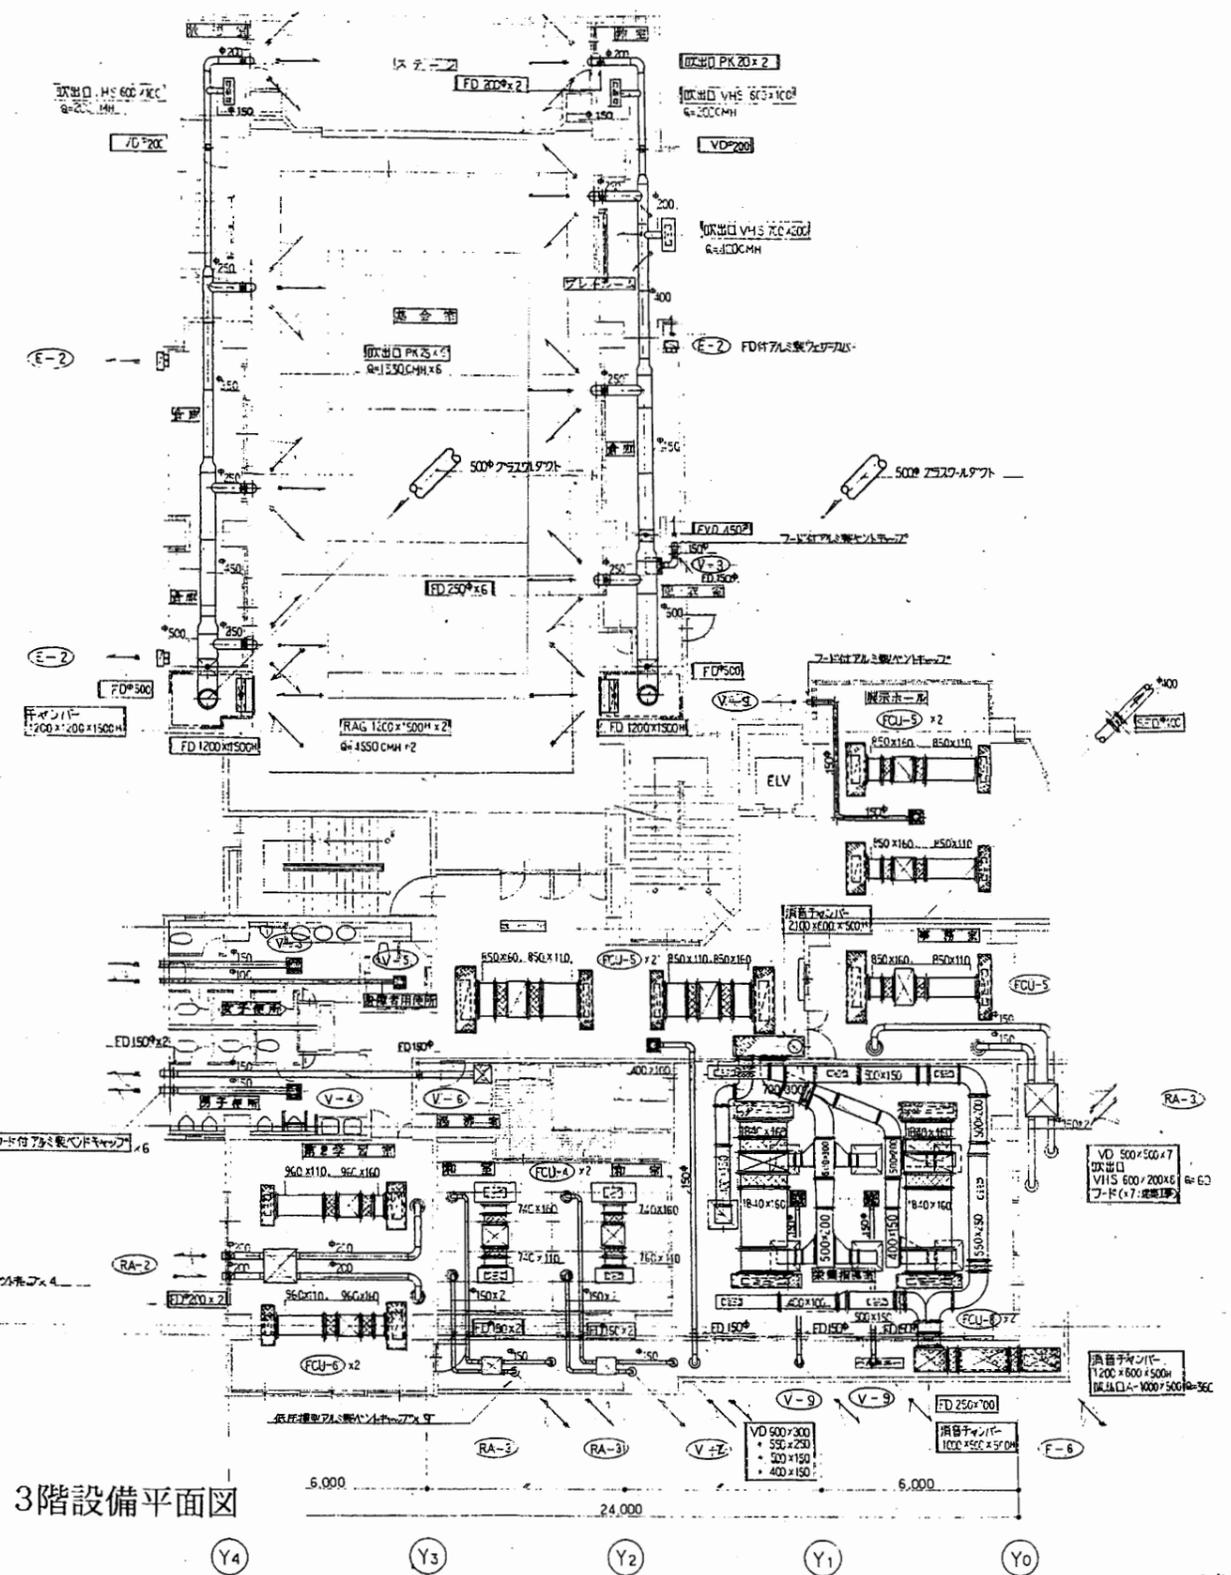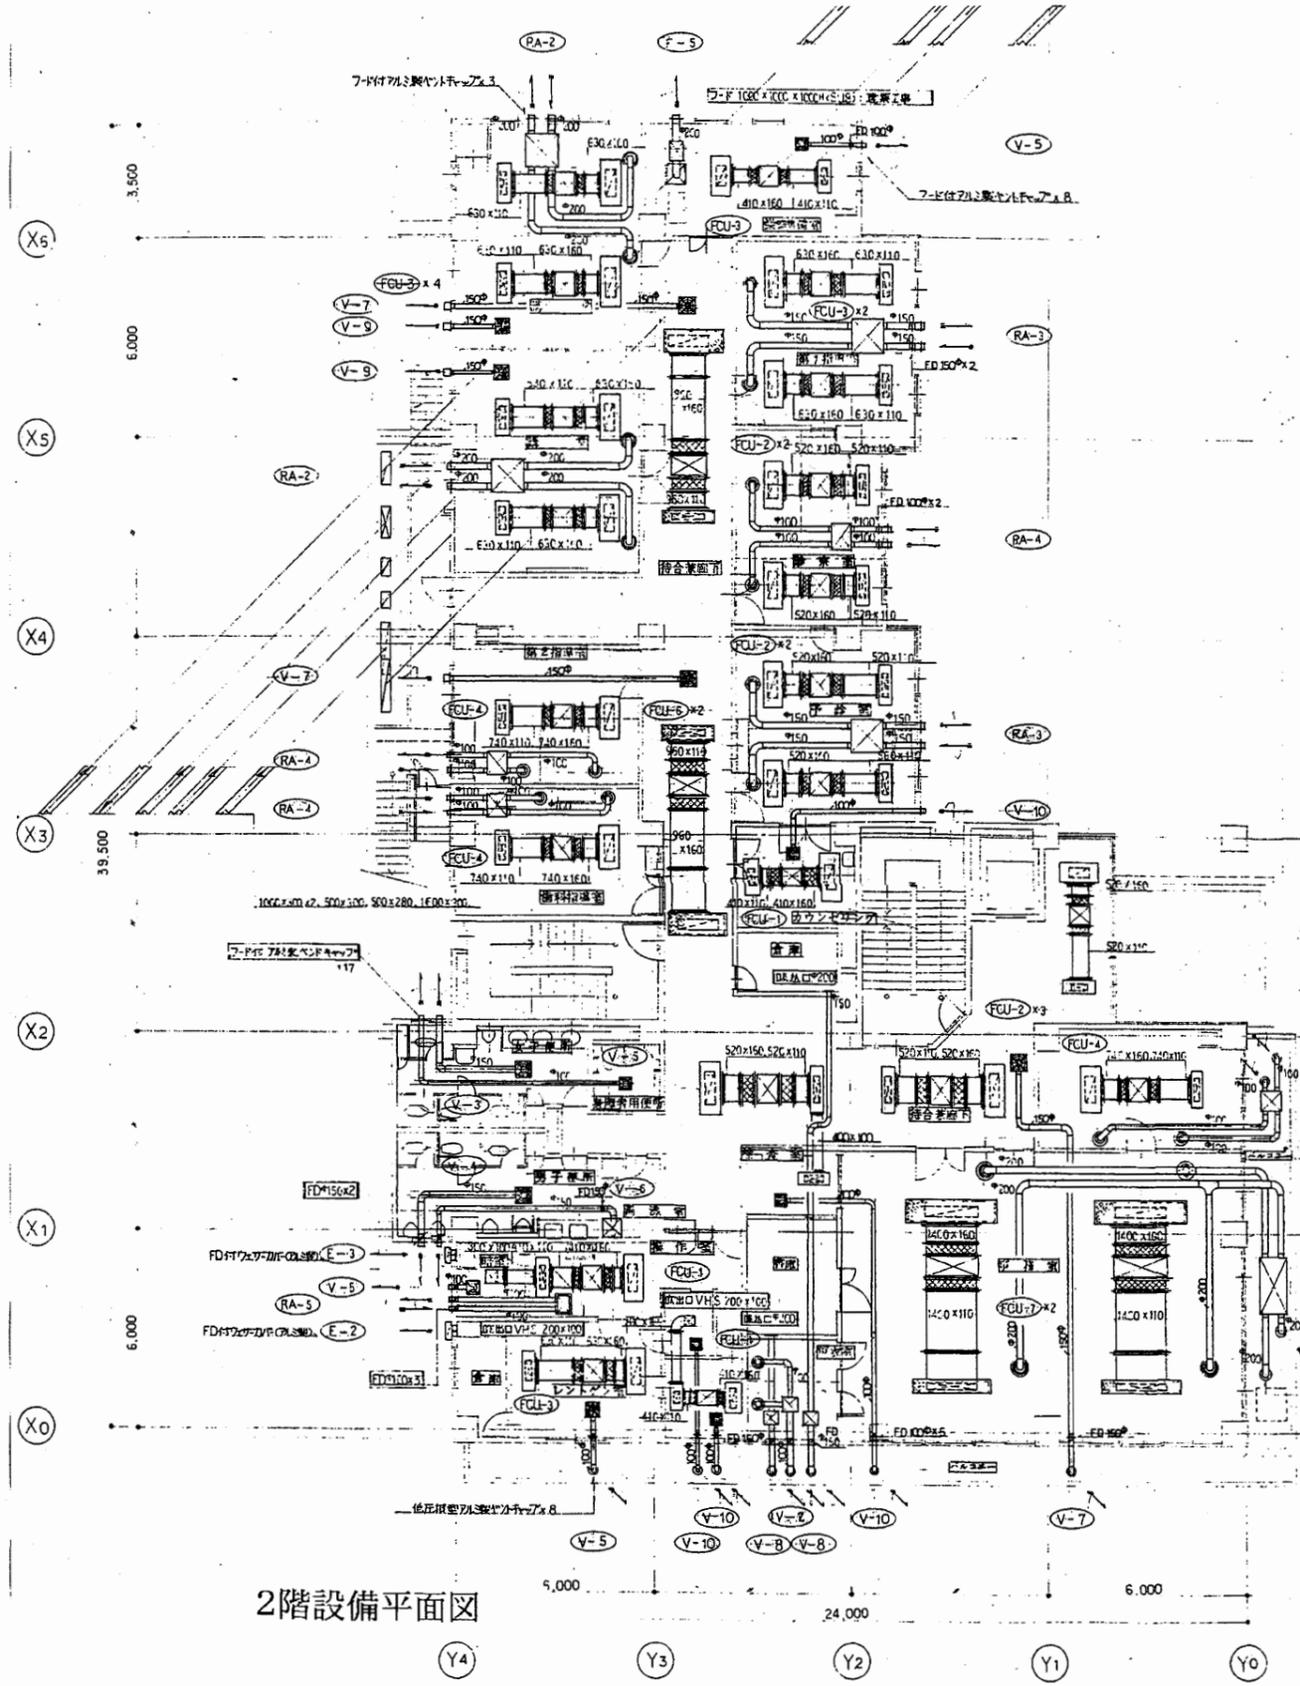


田浦行政C


工事名	追浜行政センターほか9か所建築基準法第12条定期点検業務委託		設計者資格 氏名	級建築士登録第 _____ 号		課長	主査等	担当者	横須賀市 財政部 FM推進課
図面名称	給排水・空調設備図	図番	縮尺	作図	平成 年 月 日				

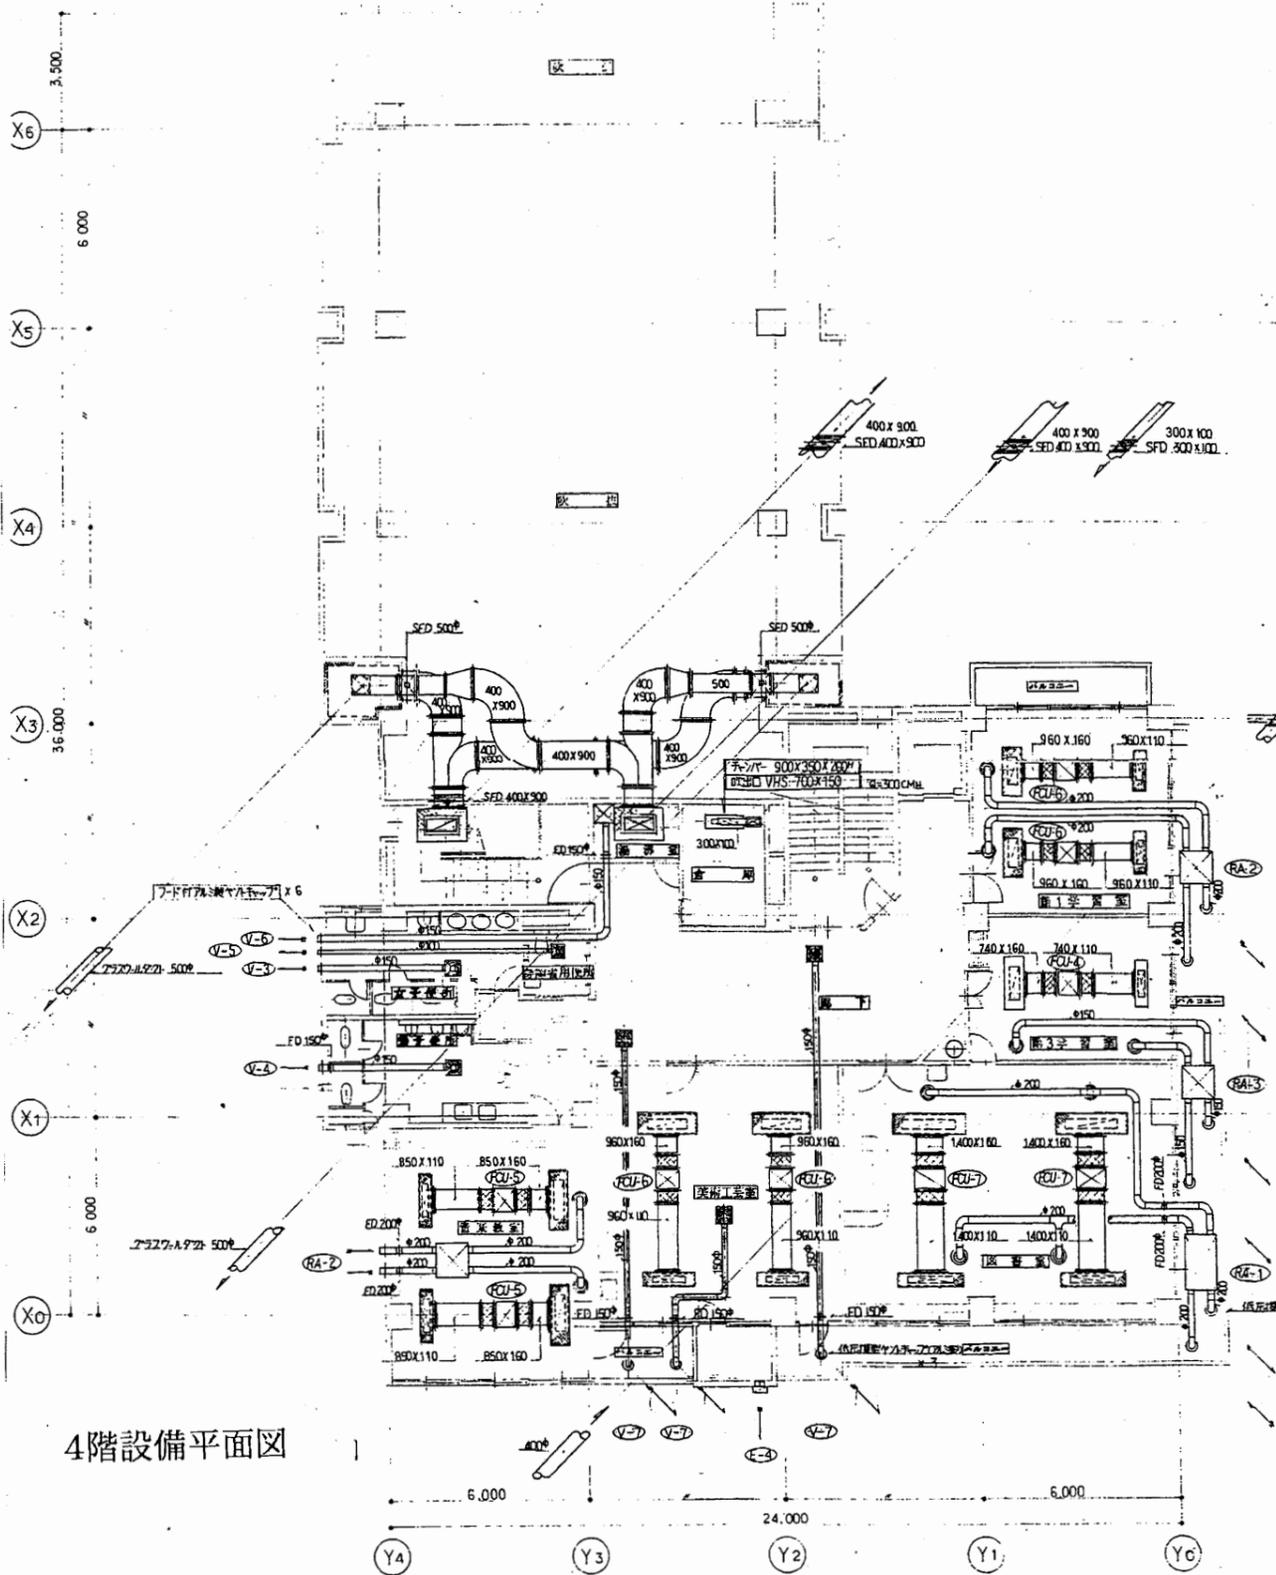

4階設備平面図

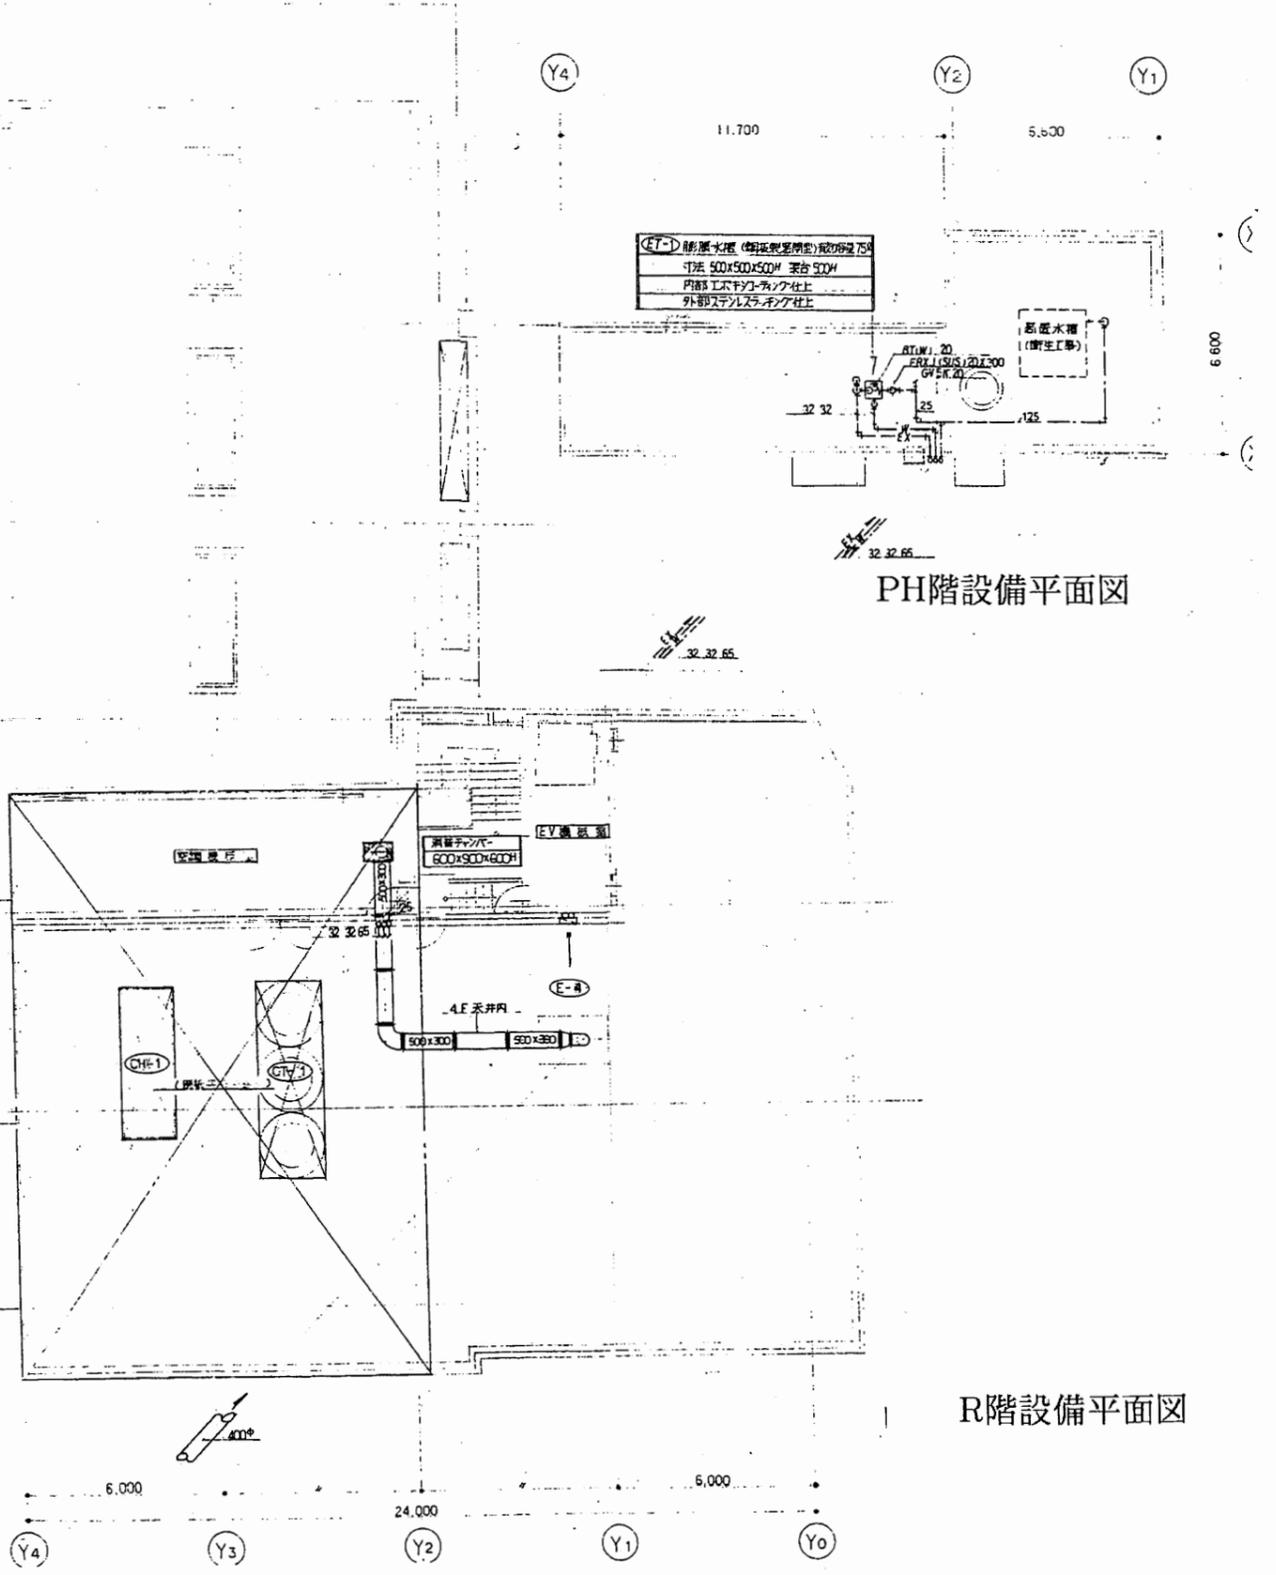


PH階設備平面図

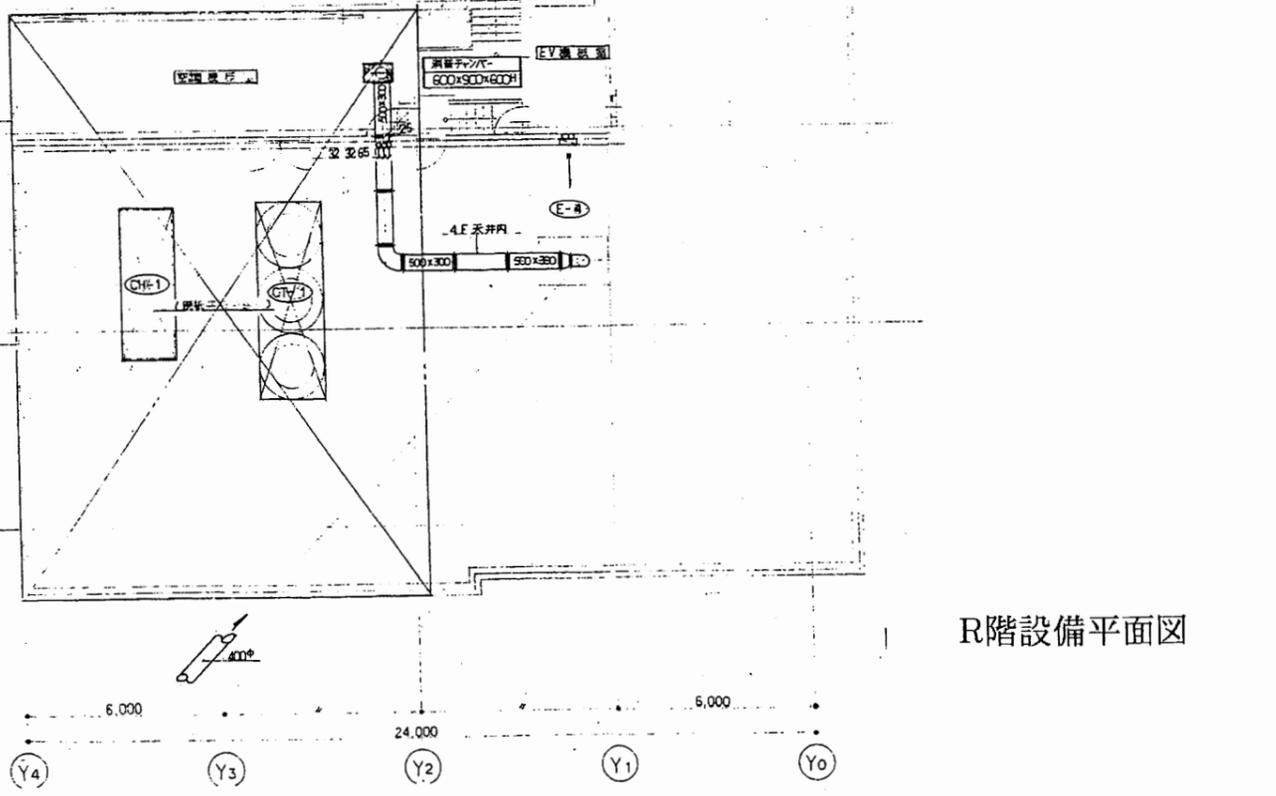


R階設備平面図

田浦行政C

工事名	追浜行政センターほか9か所建築基準法第12条定期点検業務委託		設計者資格 氏名	級建築士登録第 号		課長	主査等	担当者	横須賀市 財政部 FM推進課
図面名称	給排水・空調設備図	図番	縮尺	作図	平成 年 月 日				

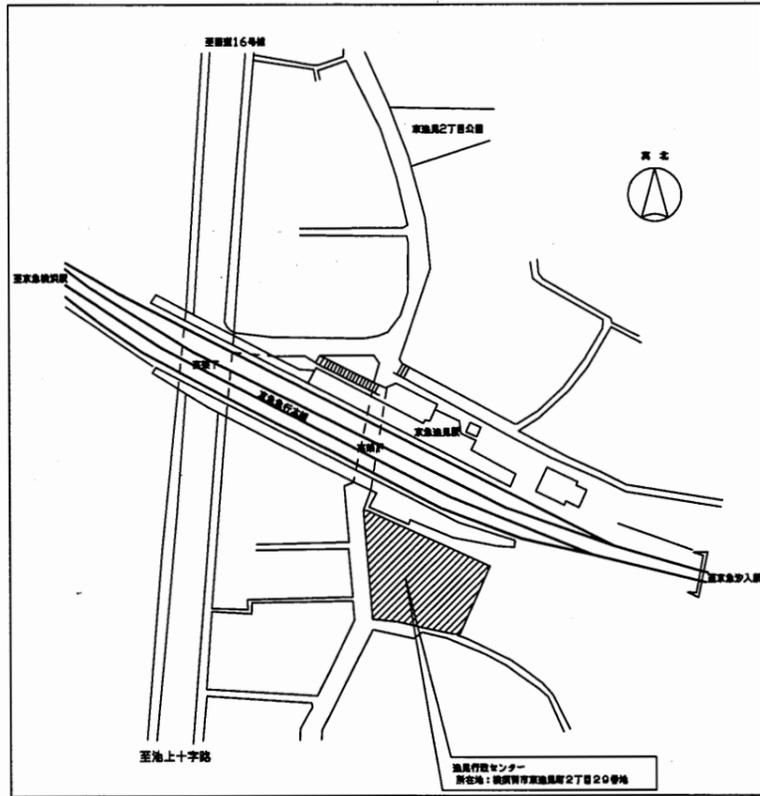


案内図

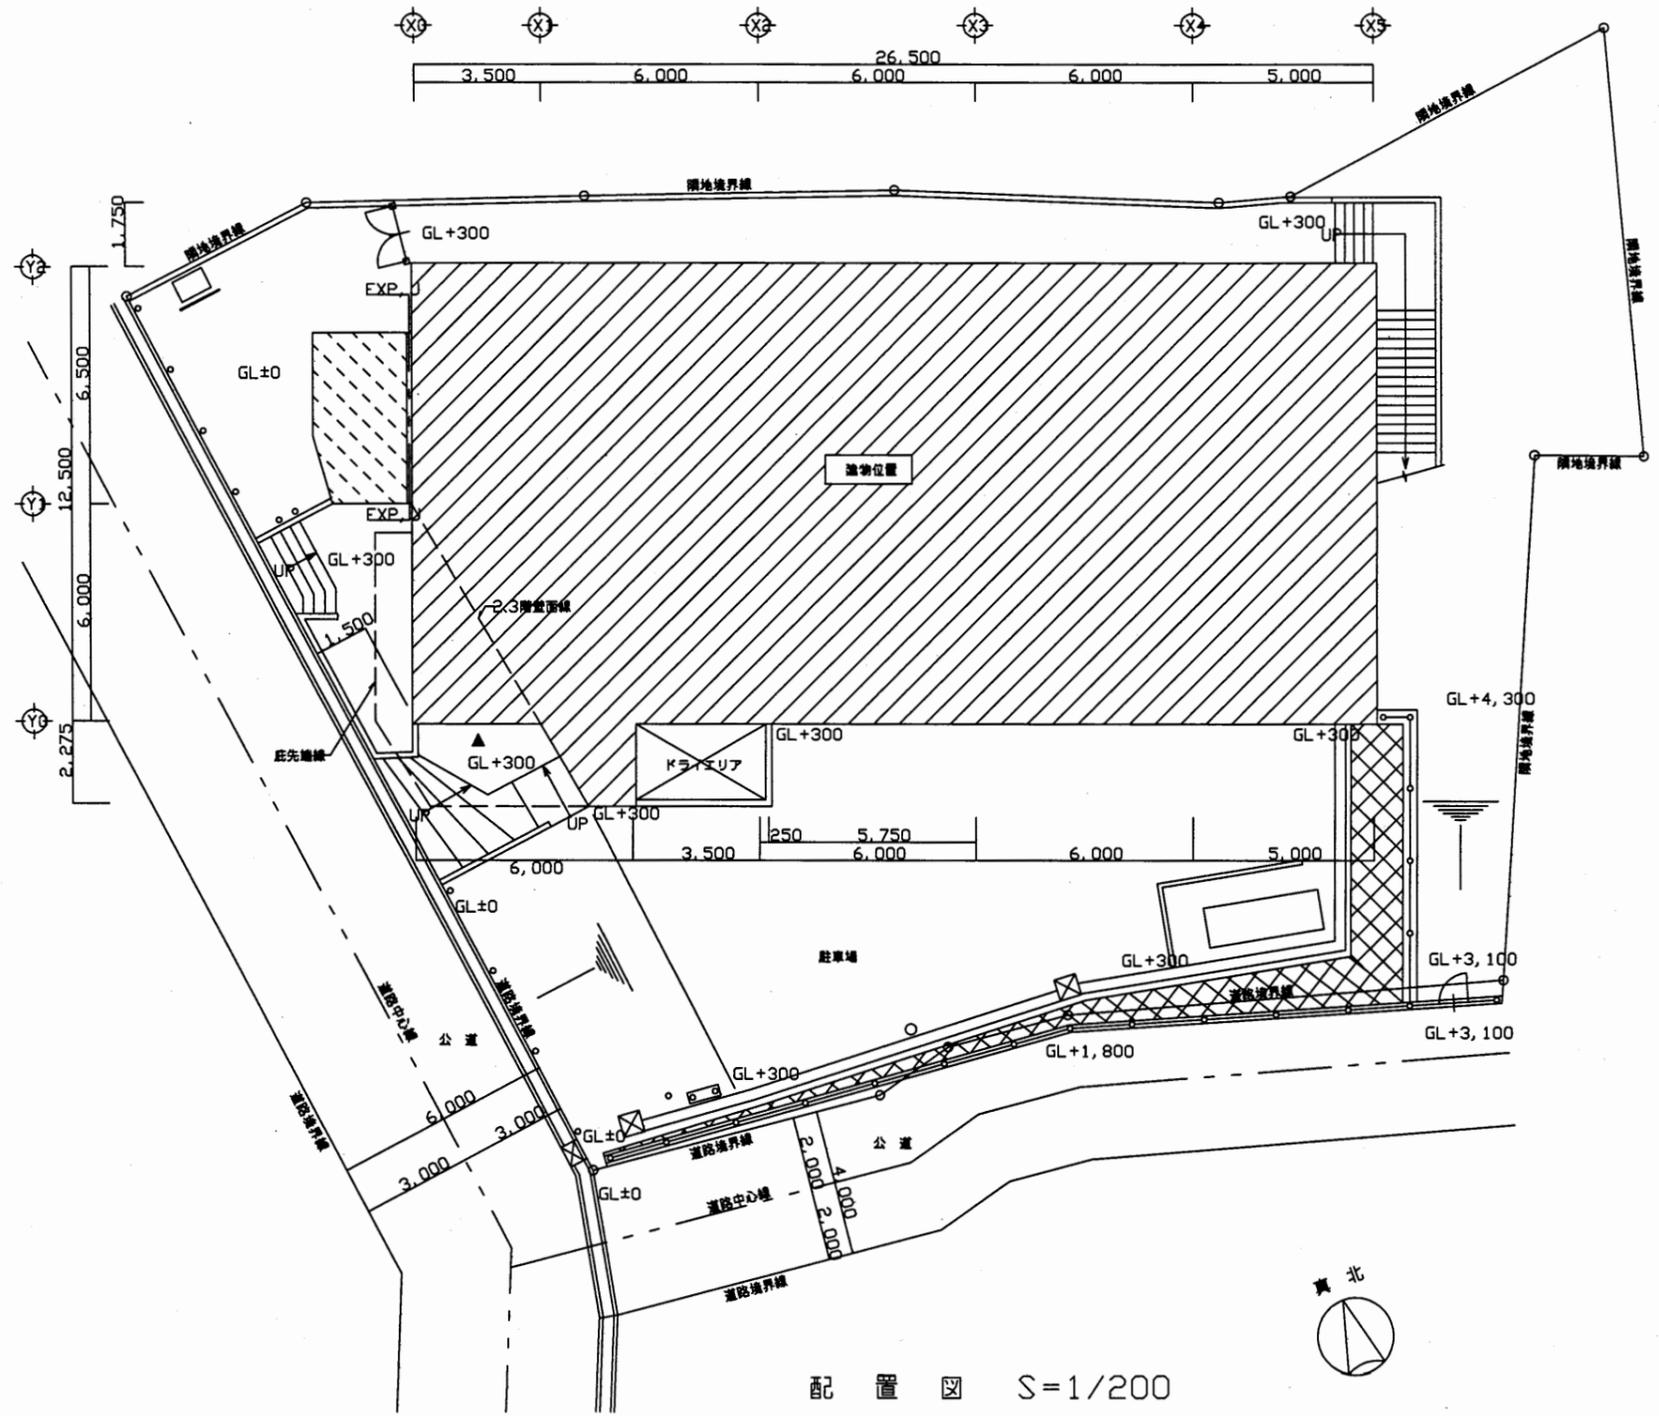

配置図 S=1/200

逸見行政C


工事名	追浜行政センターほか9か所建築基準法第12条定期点検業務委託			設計者資格 氏名	級建築士登録第 号			課長	主査等	担当者	横須賀市 財政部 FM推進課
図面名称	案内図・配置図	図番		縮尺	1:200	作図	平成 年 月 日				

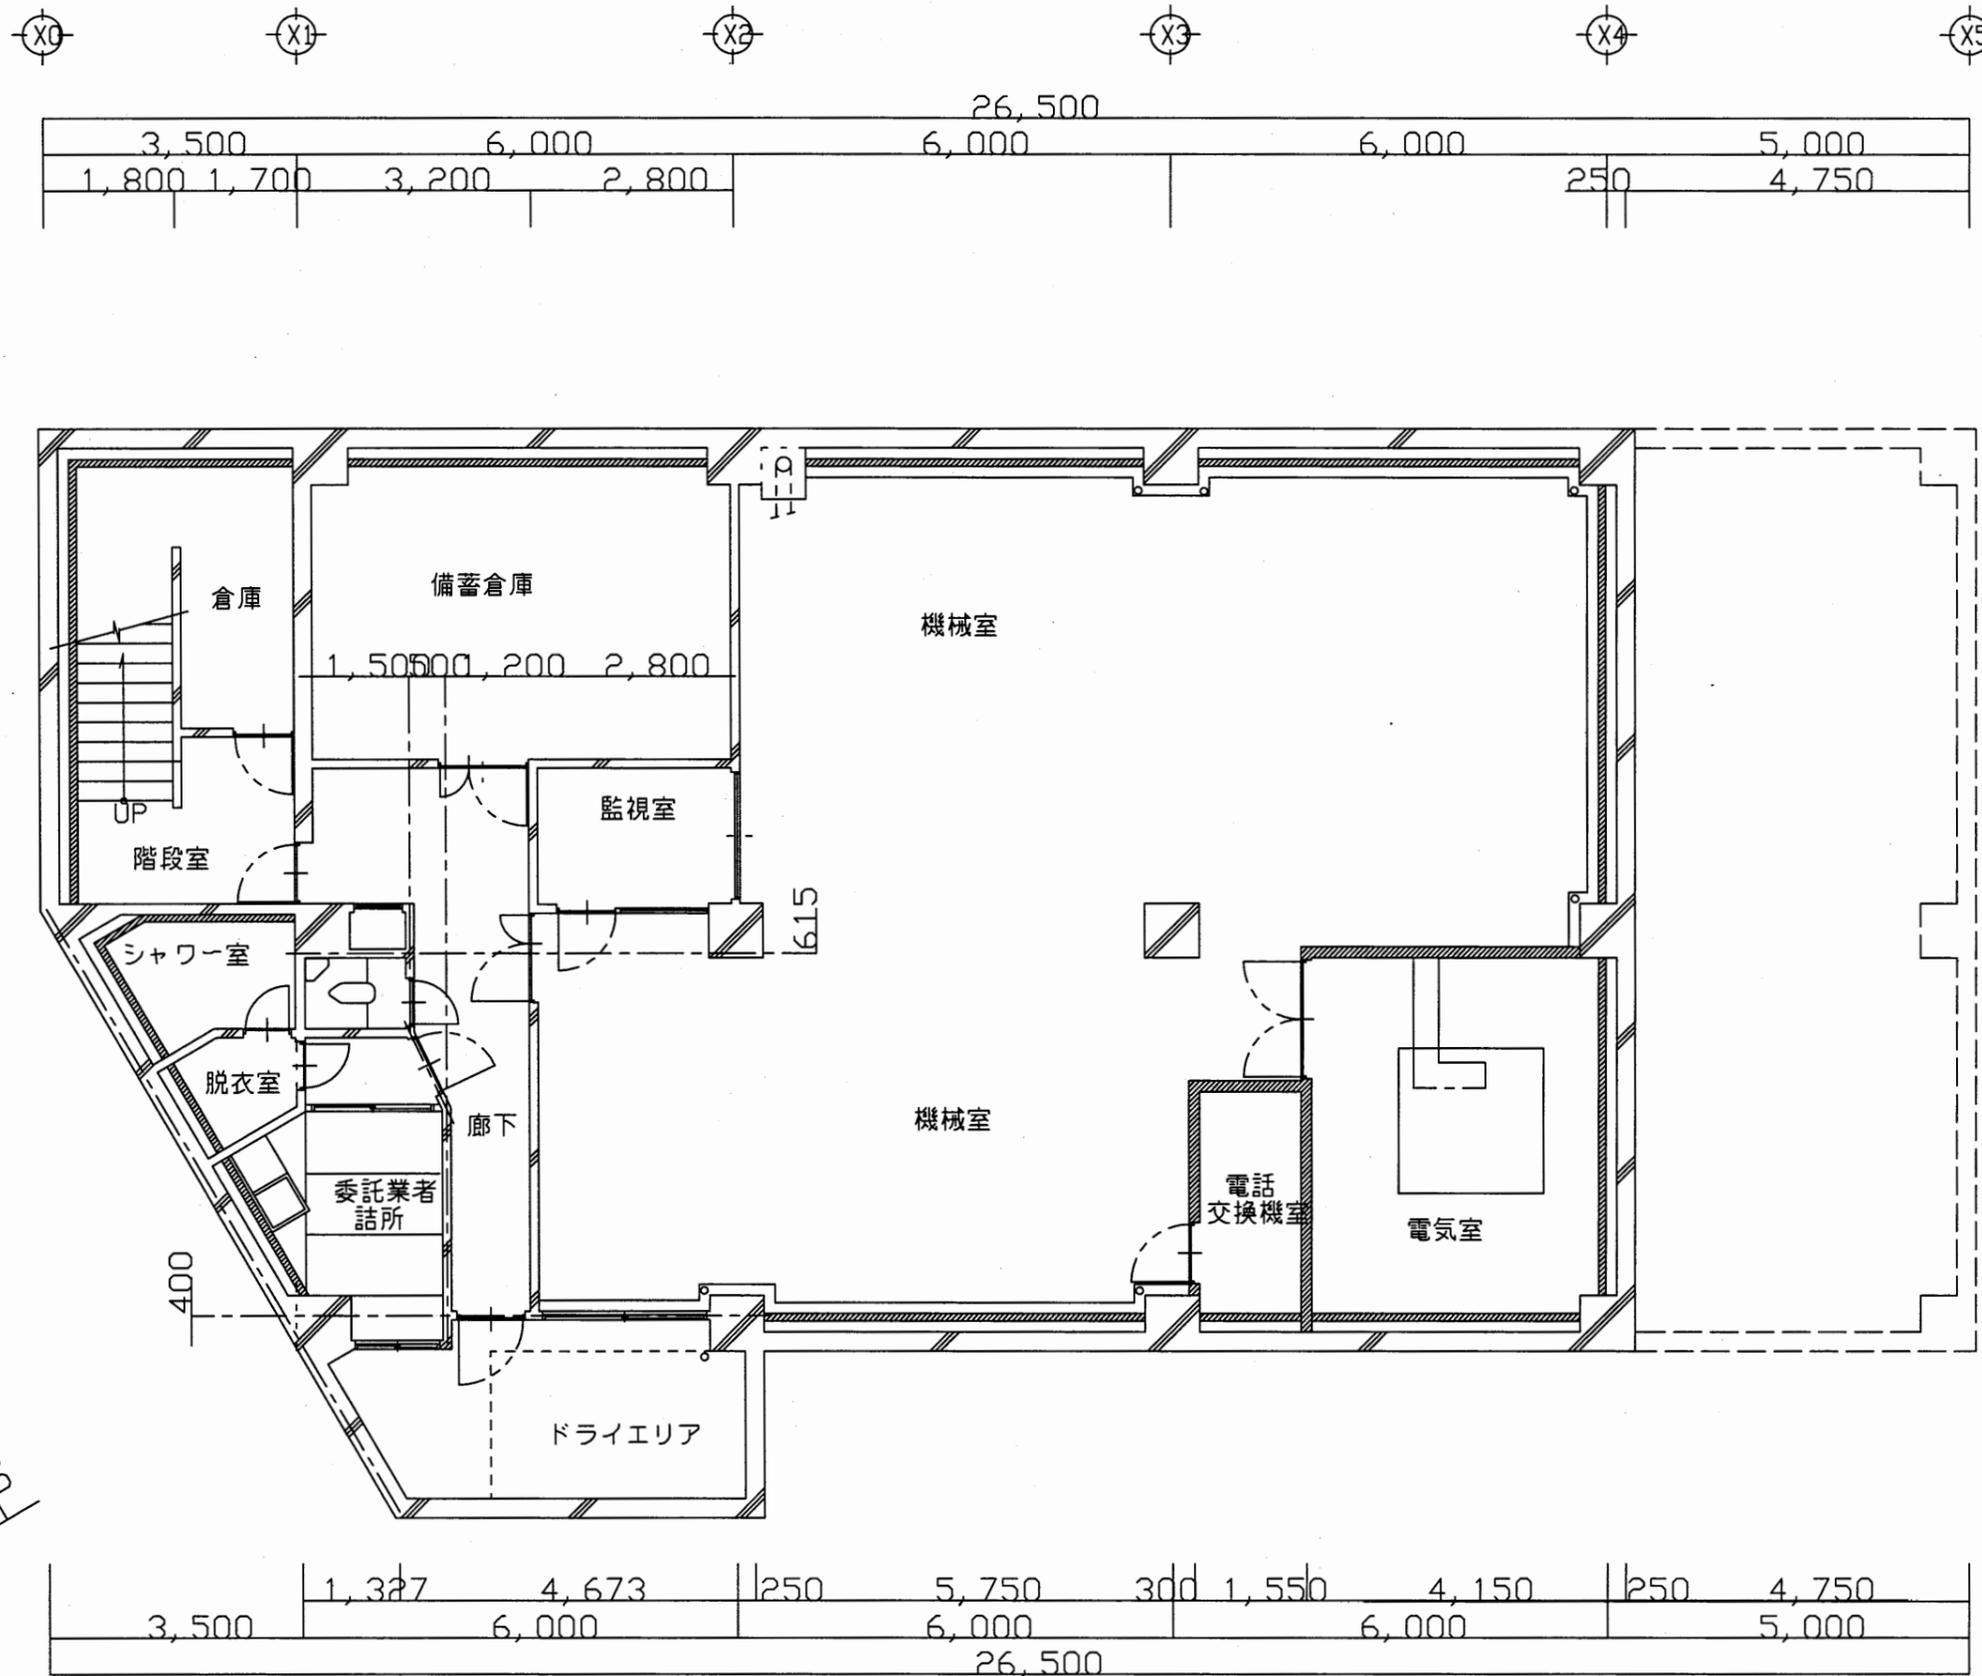

B1階 平面図 S=1/100

逸見行政C


工事名	追浜行政センターほか9か所建築基準法第12条定期点検業務委託			設計者資格 氏名	級建築士登録第 号			課長	主査等	担当者	横須賀市 財政部 FM推進課
図面名称	地下1階平面図	図番	縮尺	1:100	作図	平成	年	月	日		

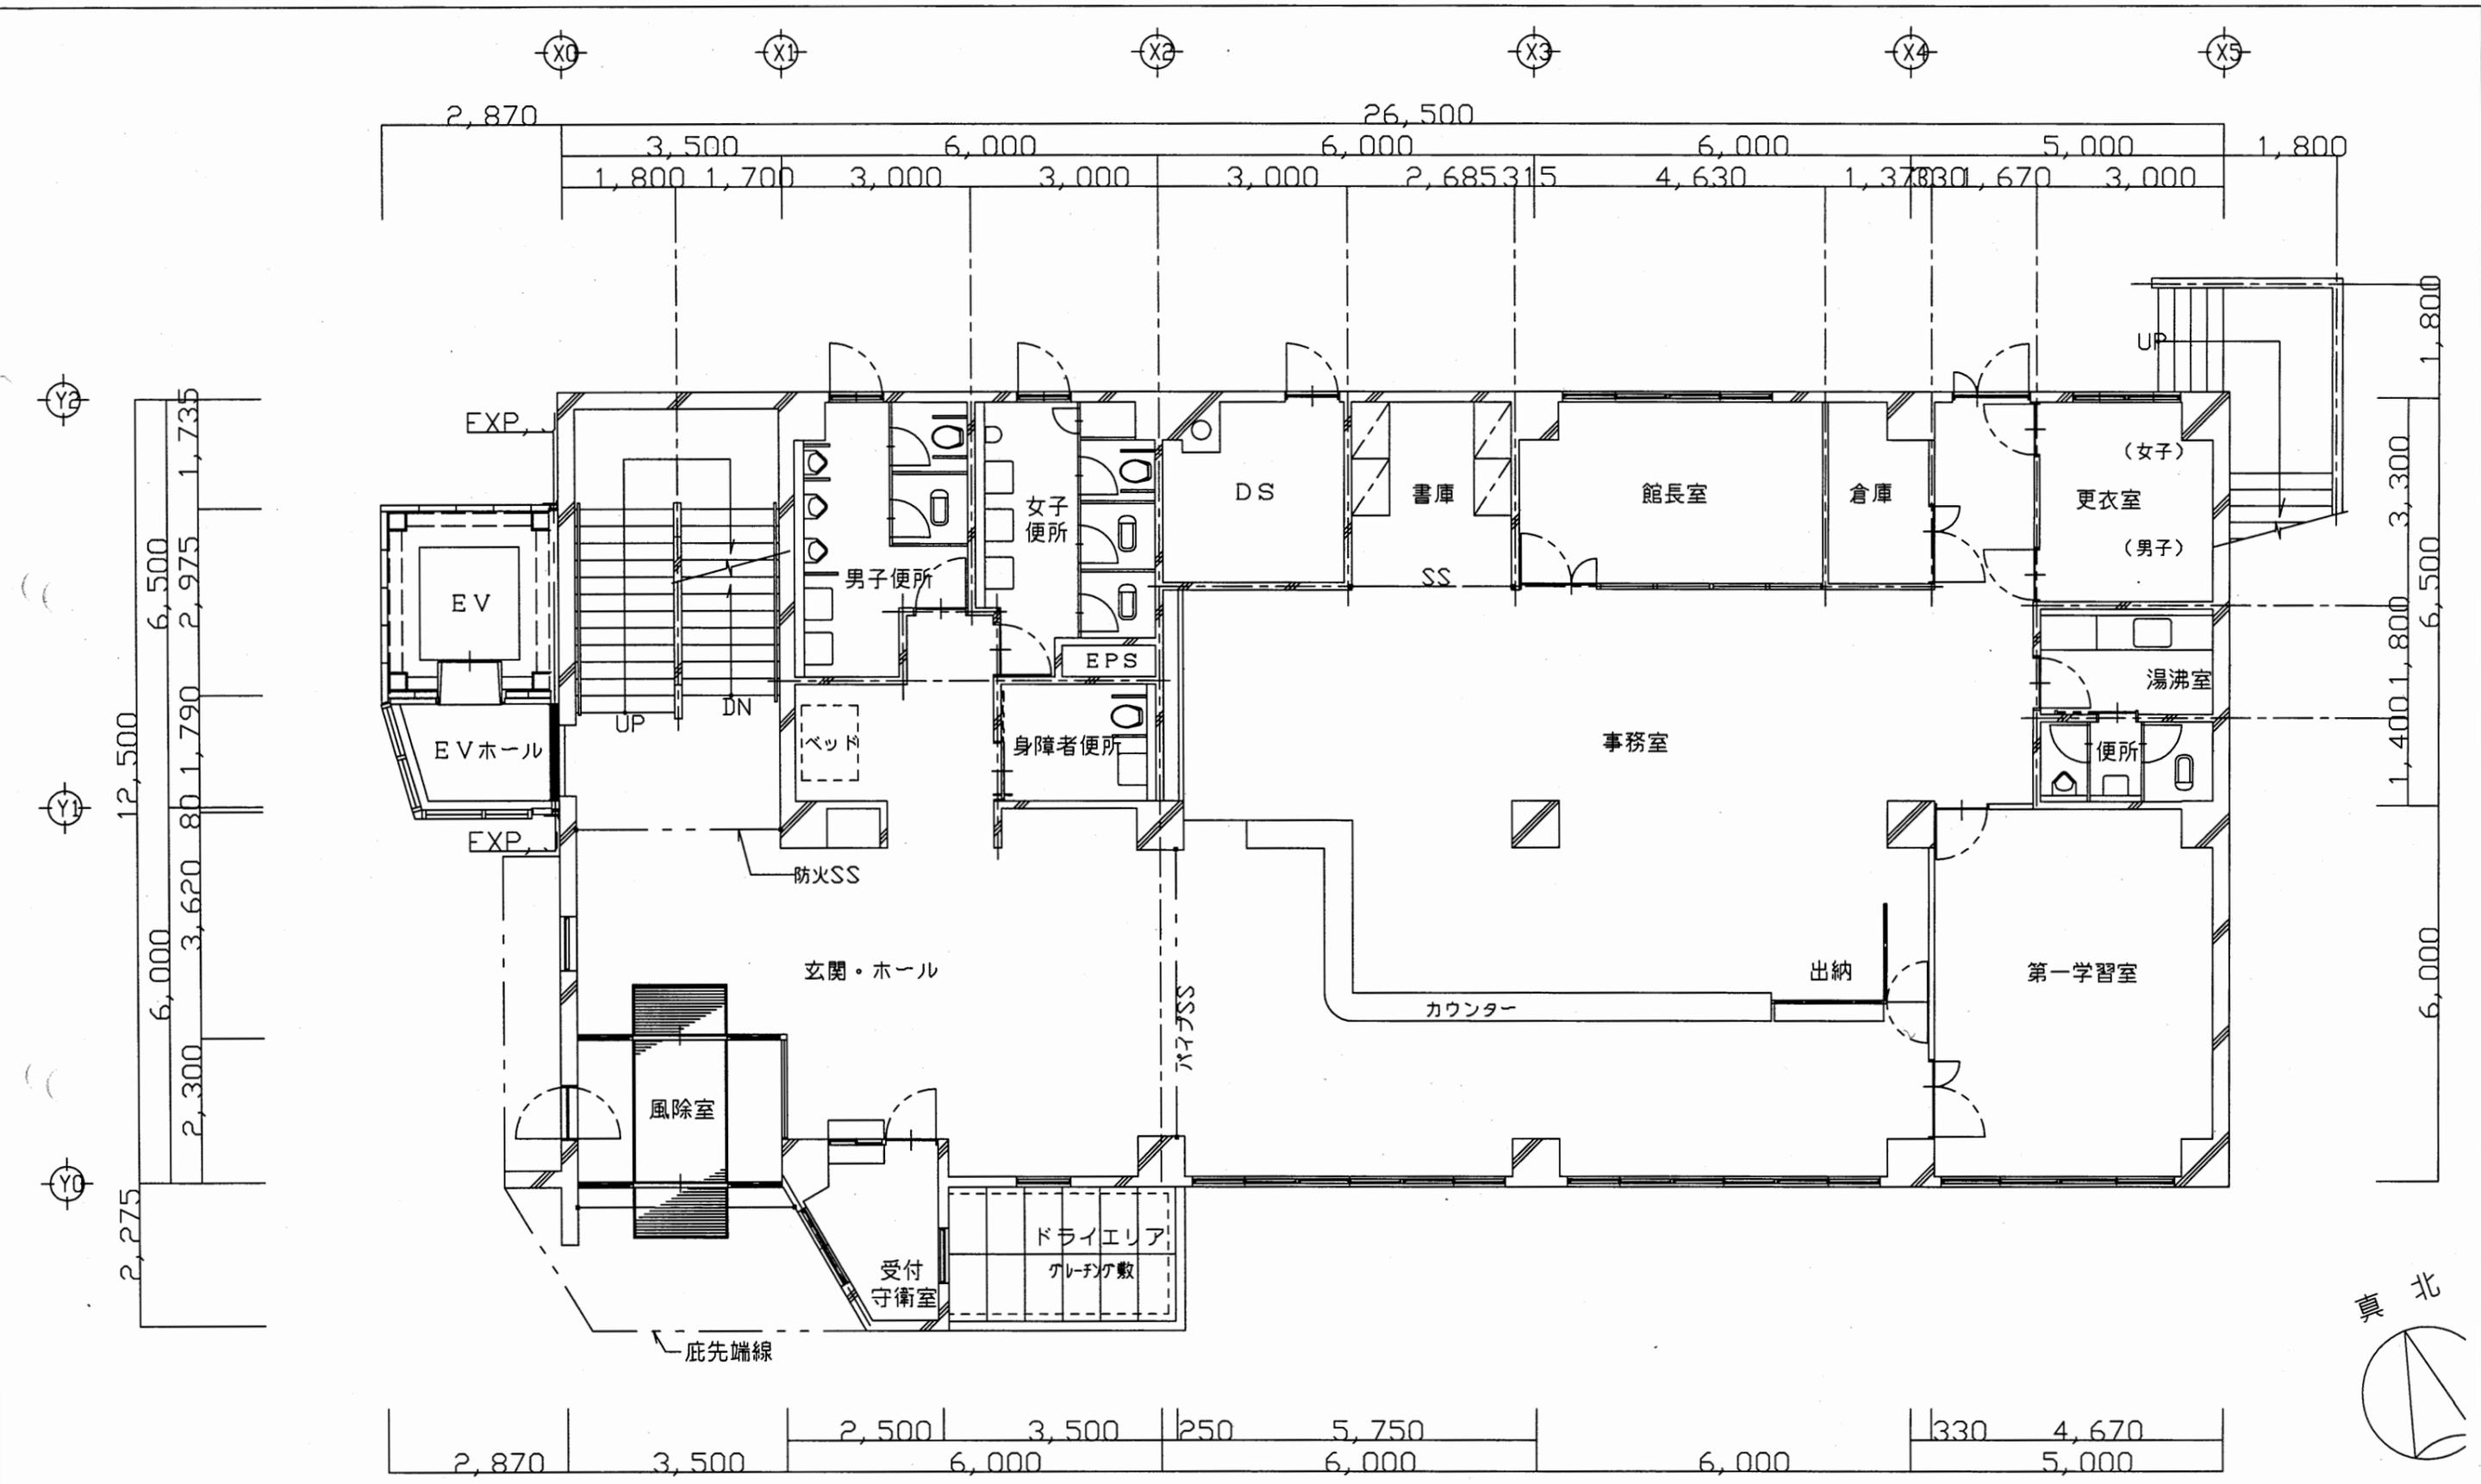

1階平面図 S=1/100


逸見行政C

工事名	追浜行政センターほか9か所建築基準法第12条定期点検業務委託			設計者資格 氏名	級建築士登録第 号		課長	主査等	担当者	横須賀市 財政部 FM推進課
図面名称	1階平面図	図番	縮尺	1:100	作図	平成 年 月 日				

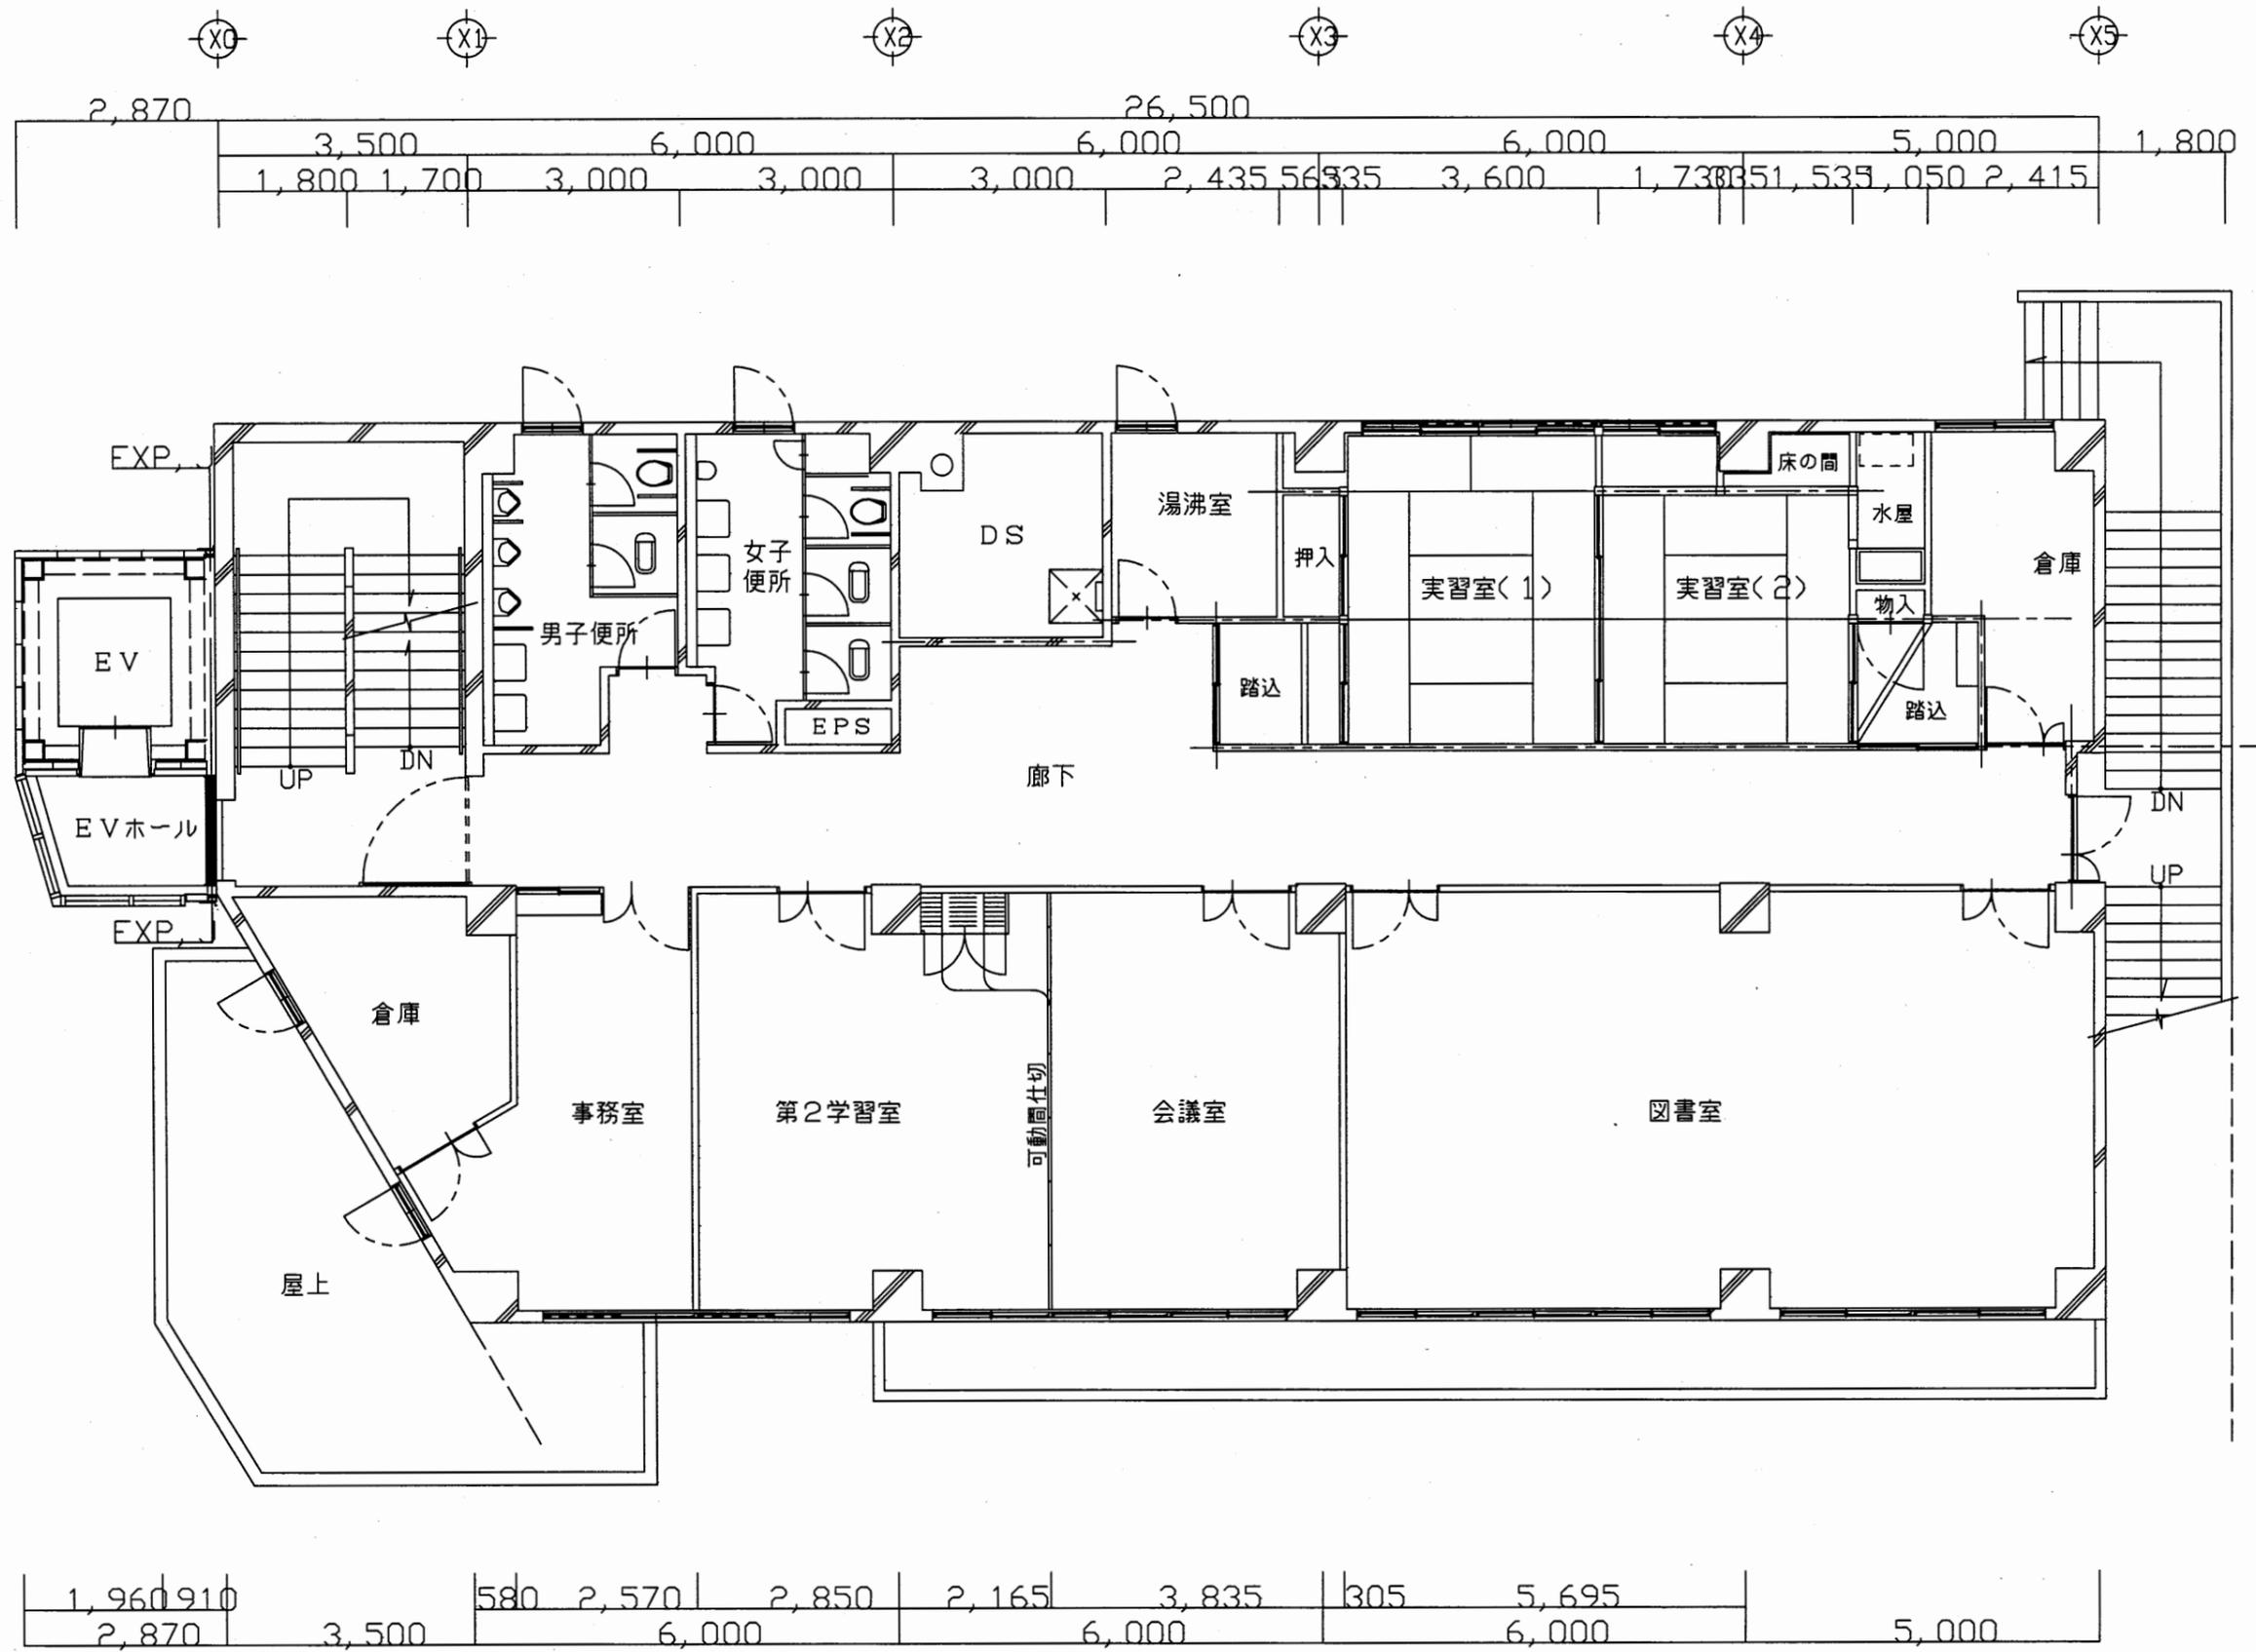

逸見行政C


工事名	追浜行政センターほか9か所建築基準法第12条定期点検業務委託			設計者資格 氏名	級建築士登録第 号		課長	主査等	担当者	横須賀市 財政部 FM推進課
図面名称	2階平面図	図番	縮尺	1:100	作図	平成 年 月 日				

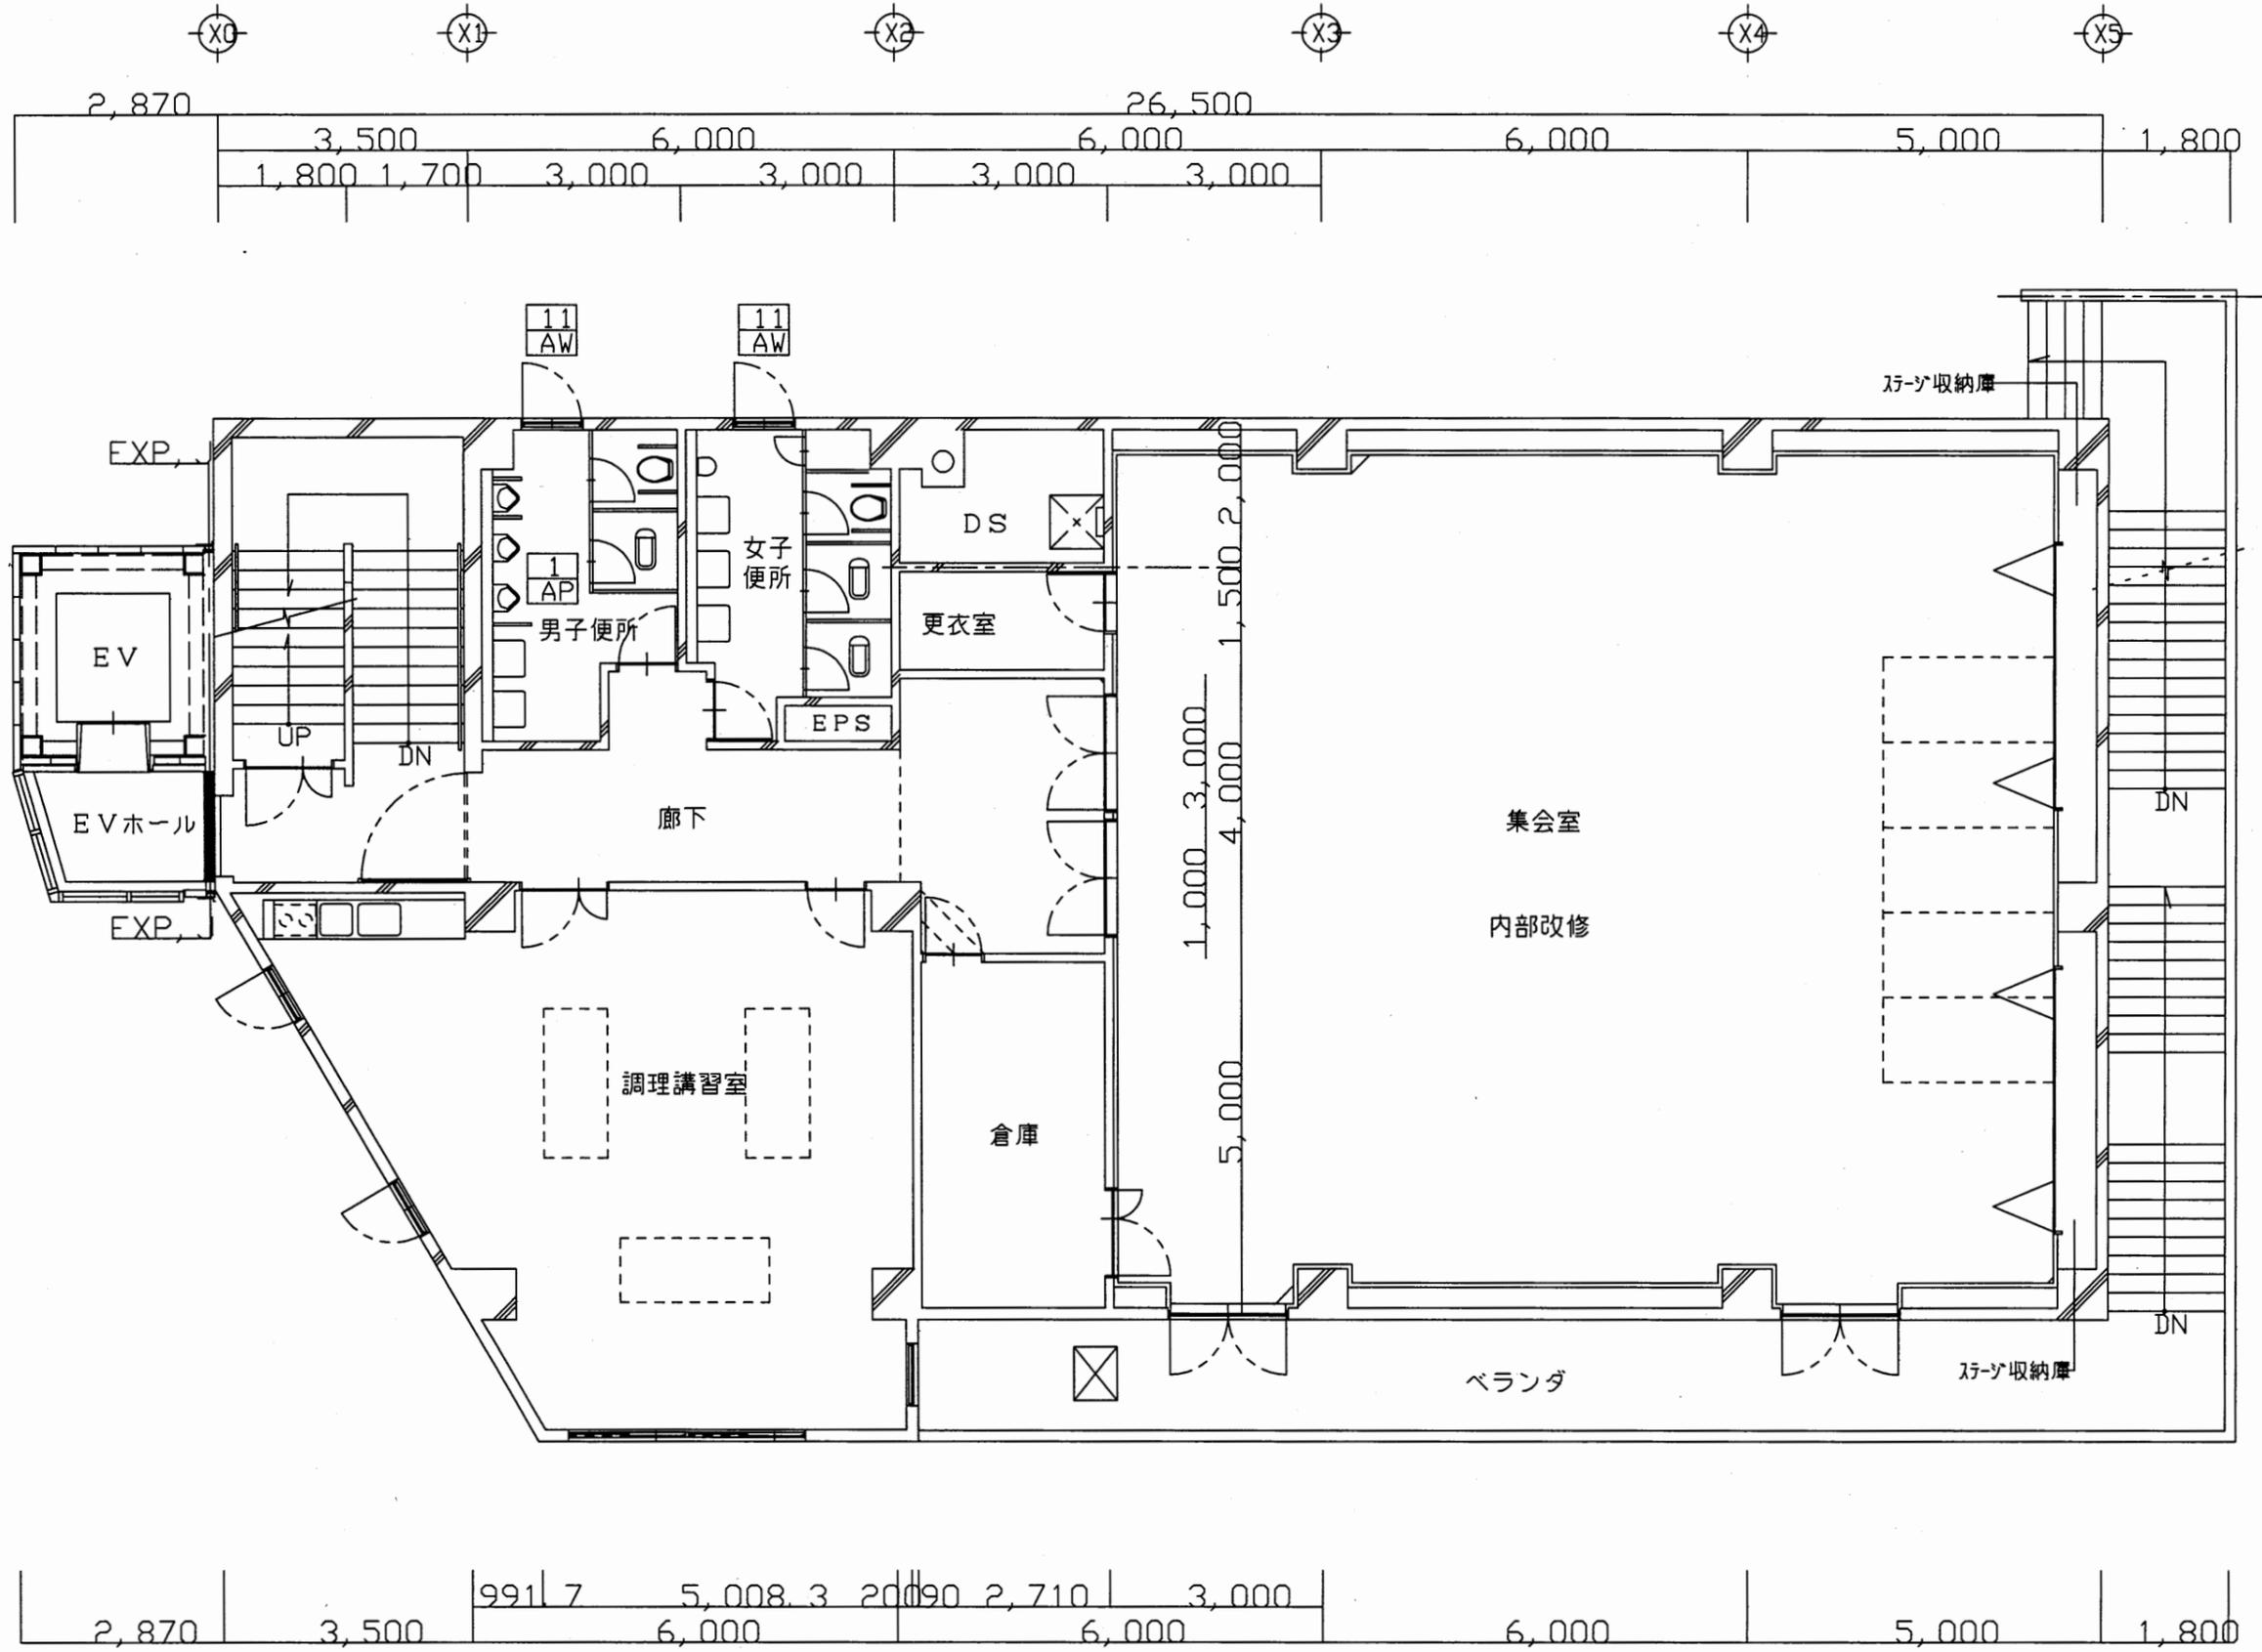

3階 平面図 S=1/100

逸見行政C






工事名	追浜行政センターほか9か所建築基準法第12条定期点検業務委託		設計者資格 氏名	級建築士登録第 号		課長	主査等	担当者	横須賀市 財政部 FM推進課
図面名称	3階平面図	図番	縮尺	1:100	作図	平成	年	月	

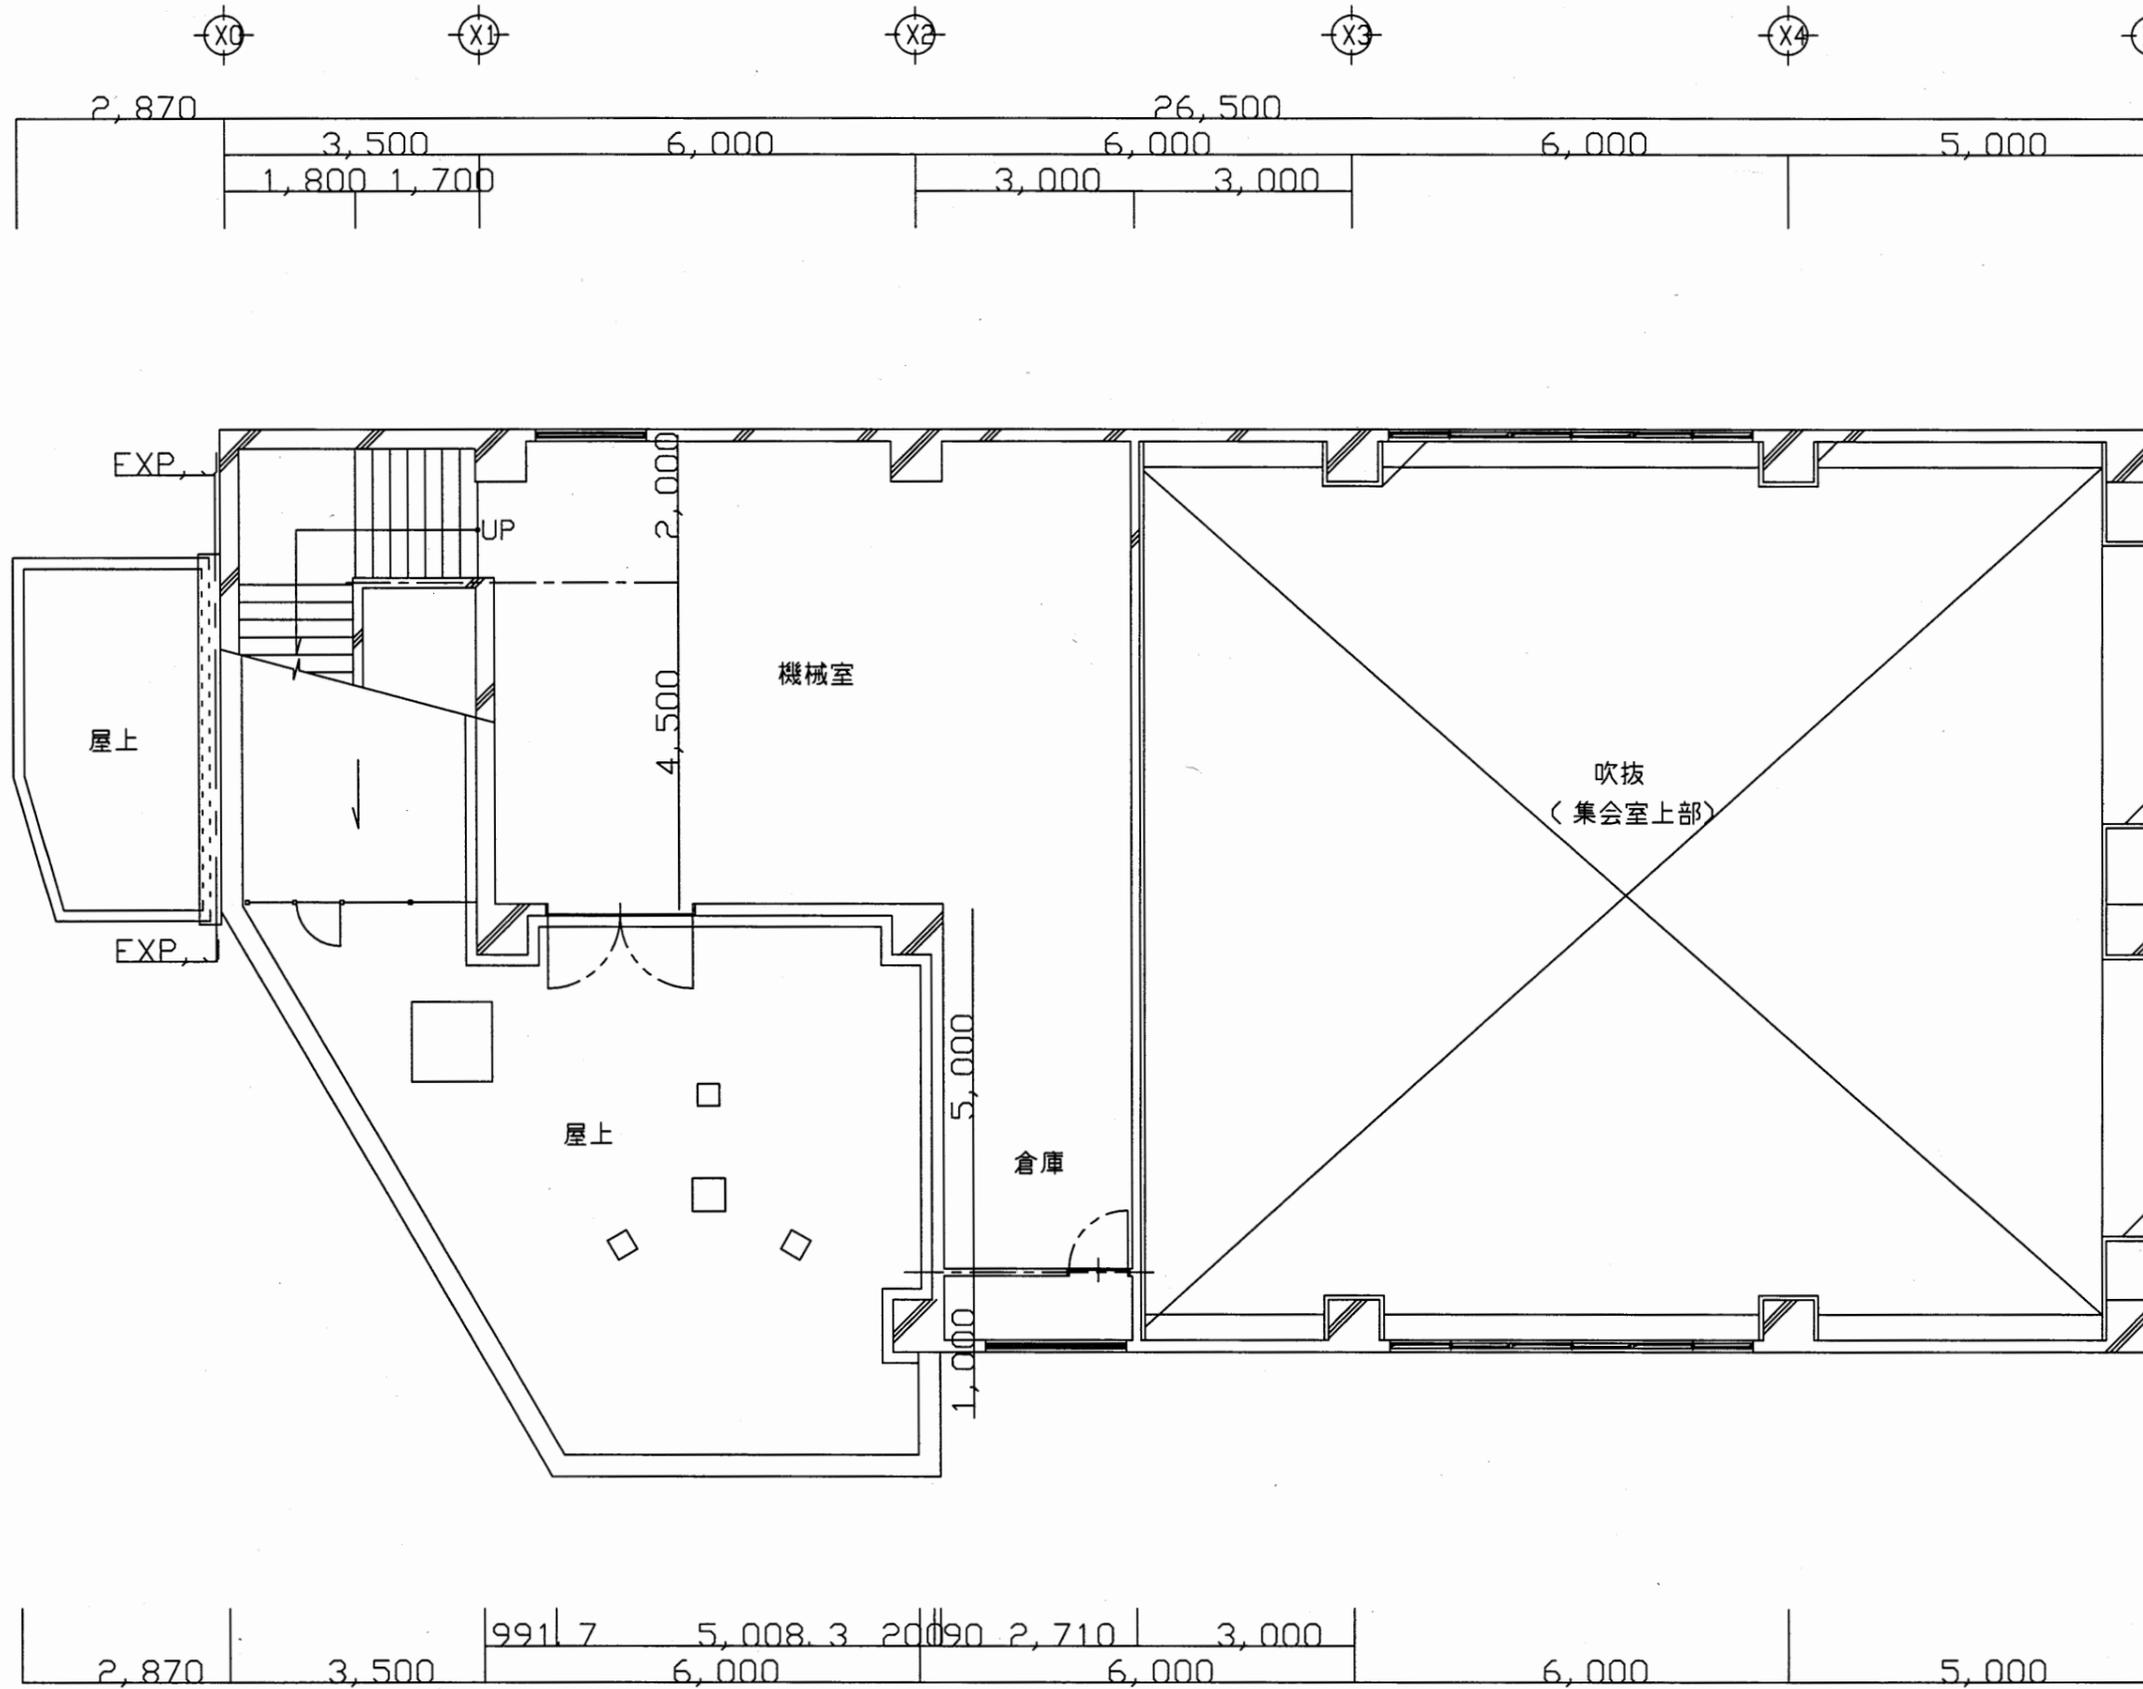

4階 平面図 S=1/100

逸見行政C






工事名	追浜行政センターほか9か所建築基準法第12条定期点検業務委託			設計者資格 氏名	級建築士登録第 号			課長	主査等	担当者	横須賀市 財政部 FM推進課
図面名称	4階平面図	図番	縮尺	1:100	作図	平成	年	月	日		

  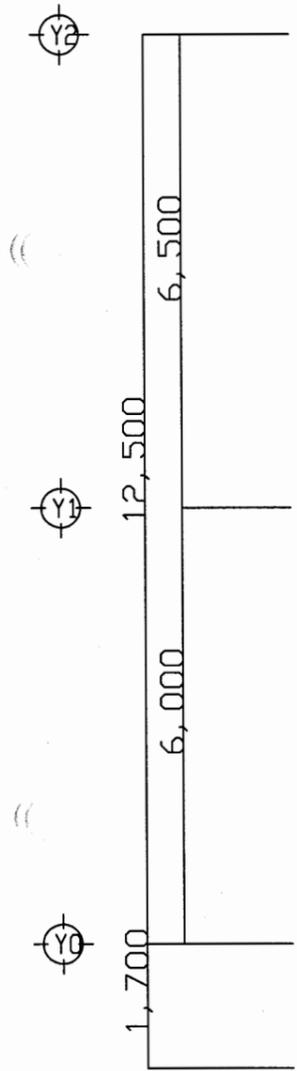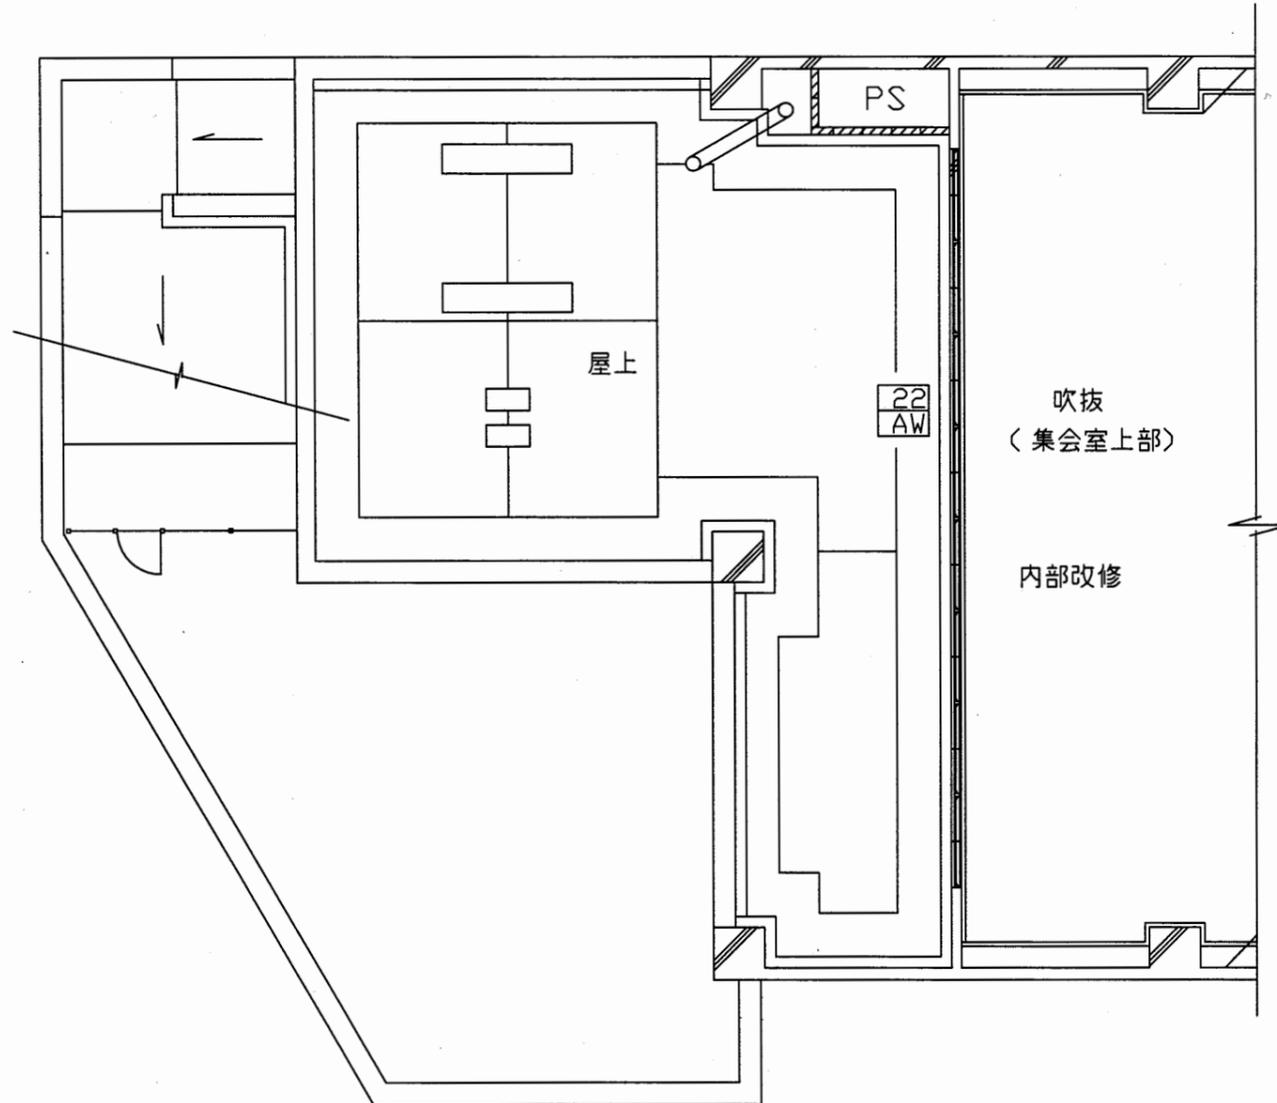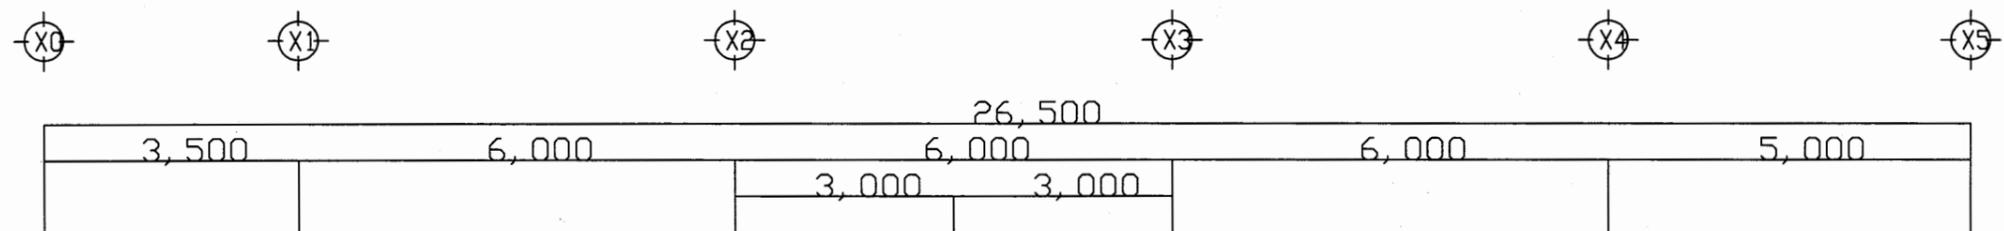

R階 平面図 S=1/100

逸見行政C


工事名	追浜行政センターほか9か所建築基準法第12条定期点検業務委託			設計者資格 氏名	級建築士登録第 号		課長	主査等	担当者	横須賀市 財政部 FM推進課
図面名称	R階平面図	図番	縮尺	1:100	作図	平成 年 月 日				

  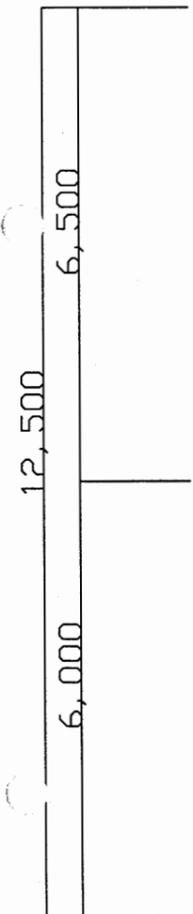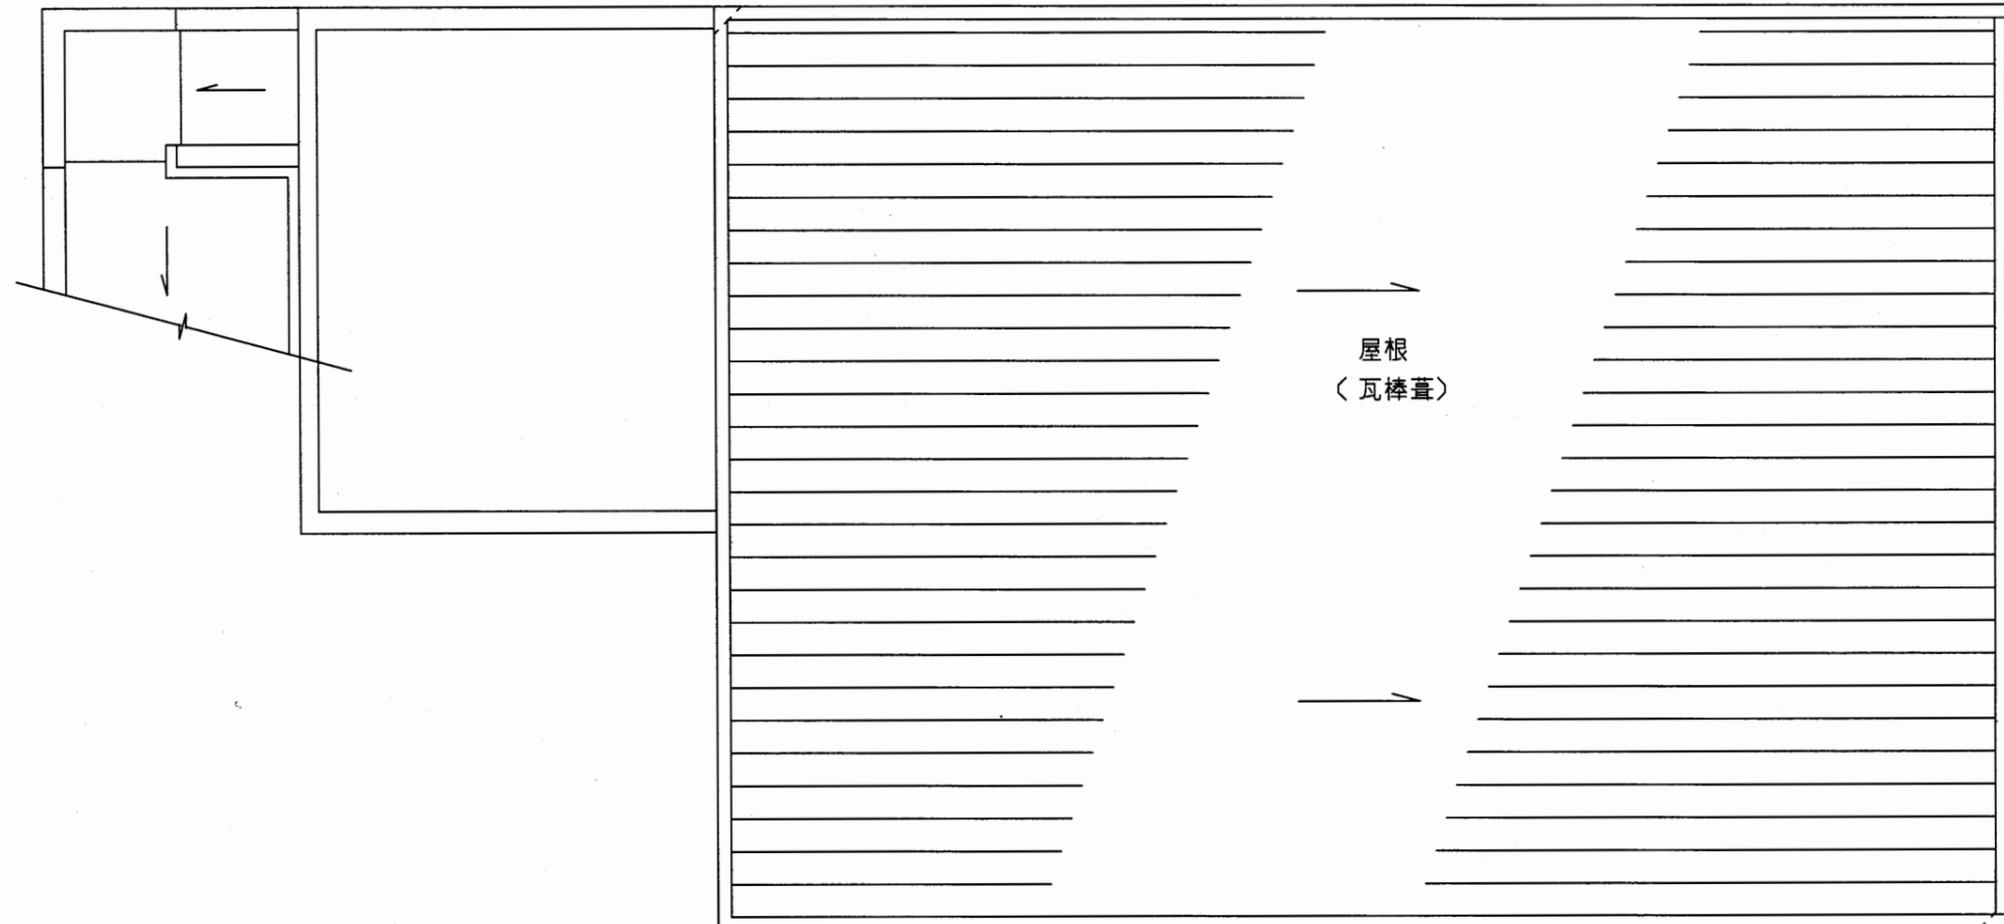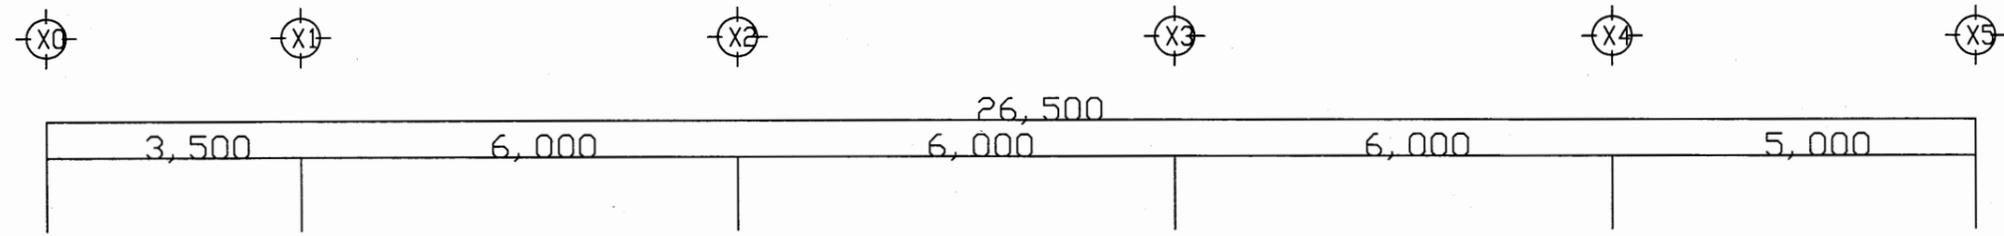

屋階伏図 S=1/100

逸見行政C


工事名	追浜行政センターほか9か所建築基準法第12条定期点検業務委託			設計者資格 氏名	級建築士登録第 号			課長	主査等	担当者	横須賀市 財政部 FM推進課
図面名称	屋根伏図	図番		縮尺	1:100	作図	平成 年 月 日				

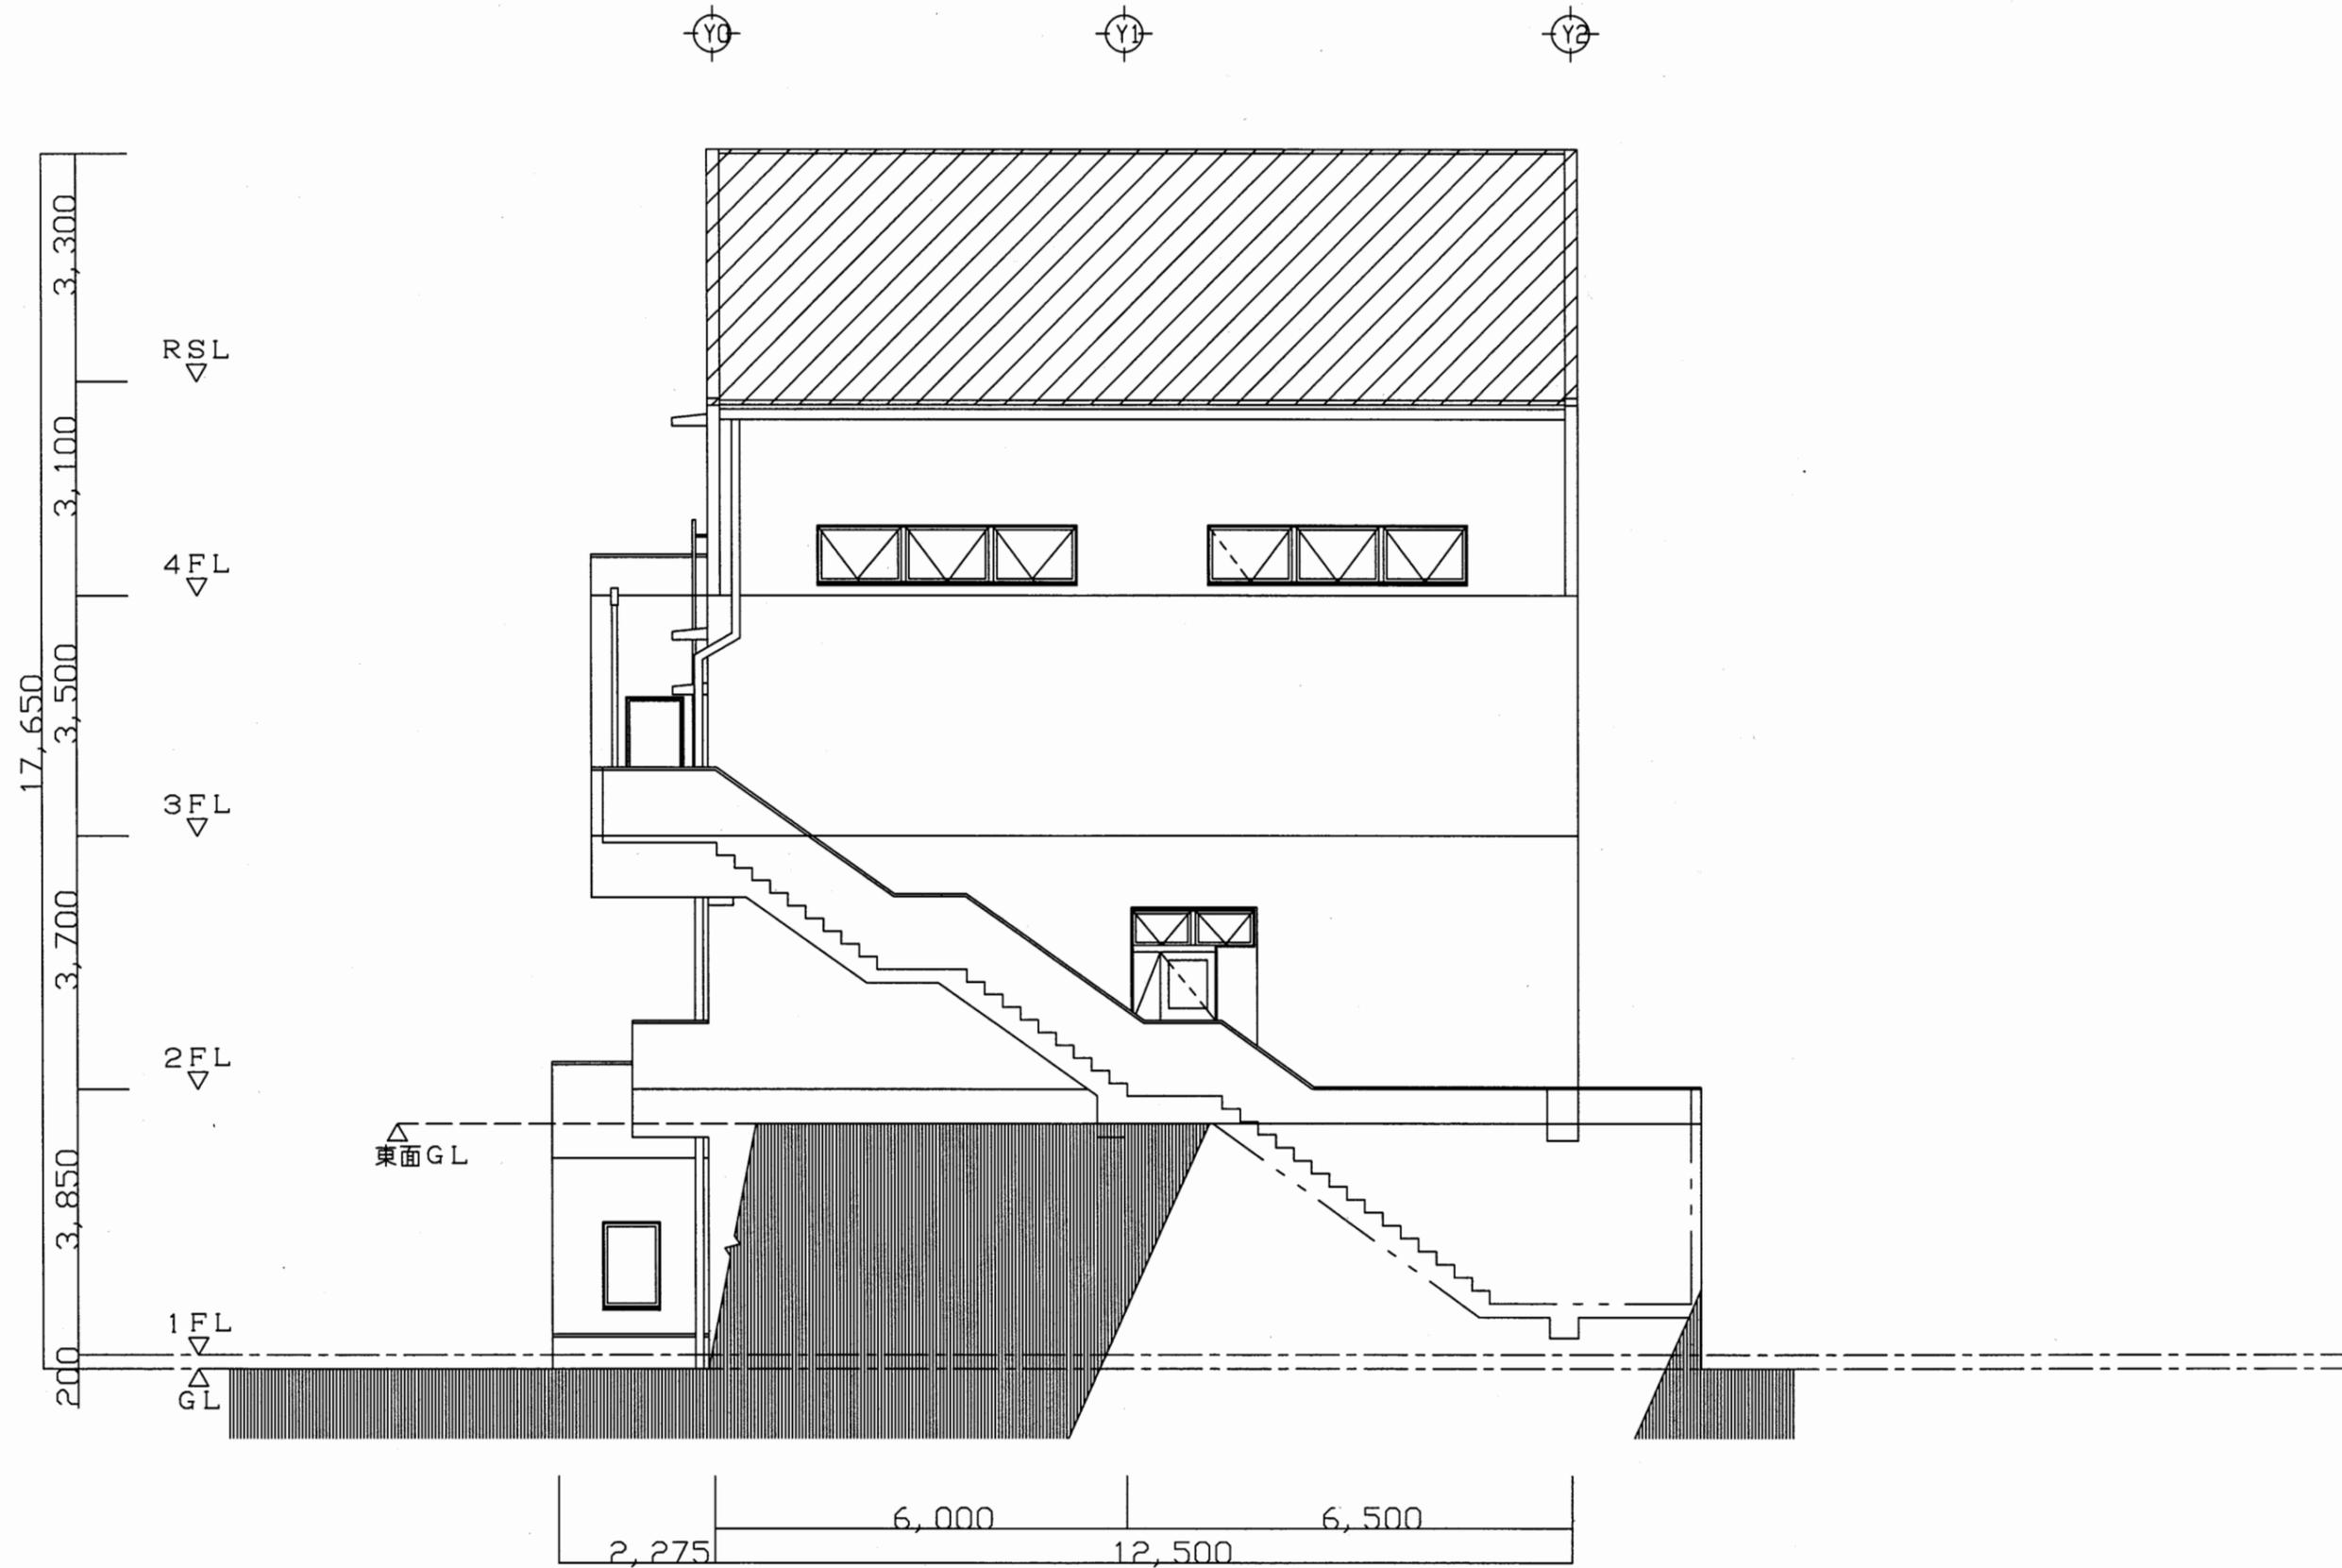

東側立面図 S=1/100

逸見行政C


工事名	追浜行政センターほか9か所建築基準法第12条定期点検業務委託			設計者資格 氏名	級建築士登録第 号		課長	主査等	担当者	横須賀市 財政部 FM推進課
図面名称	東側立面図	図番		縮尺	1:100	作図	平成 年 月 日			

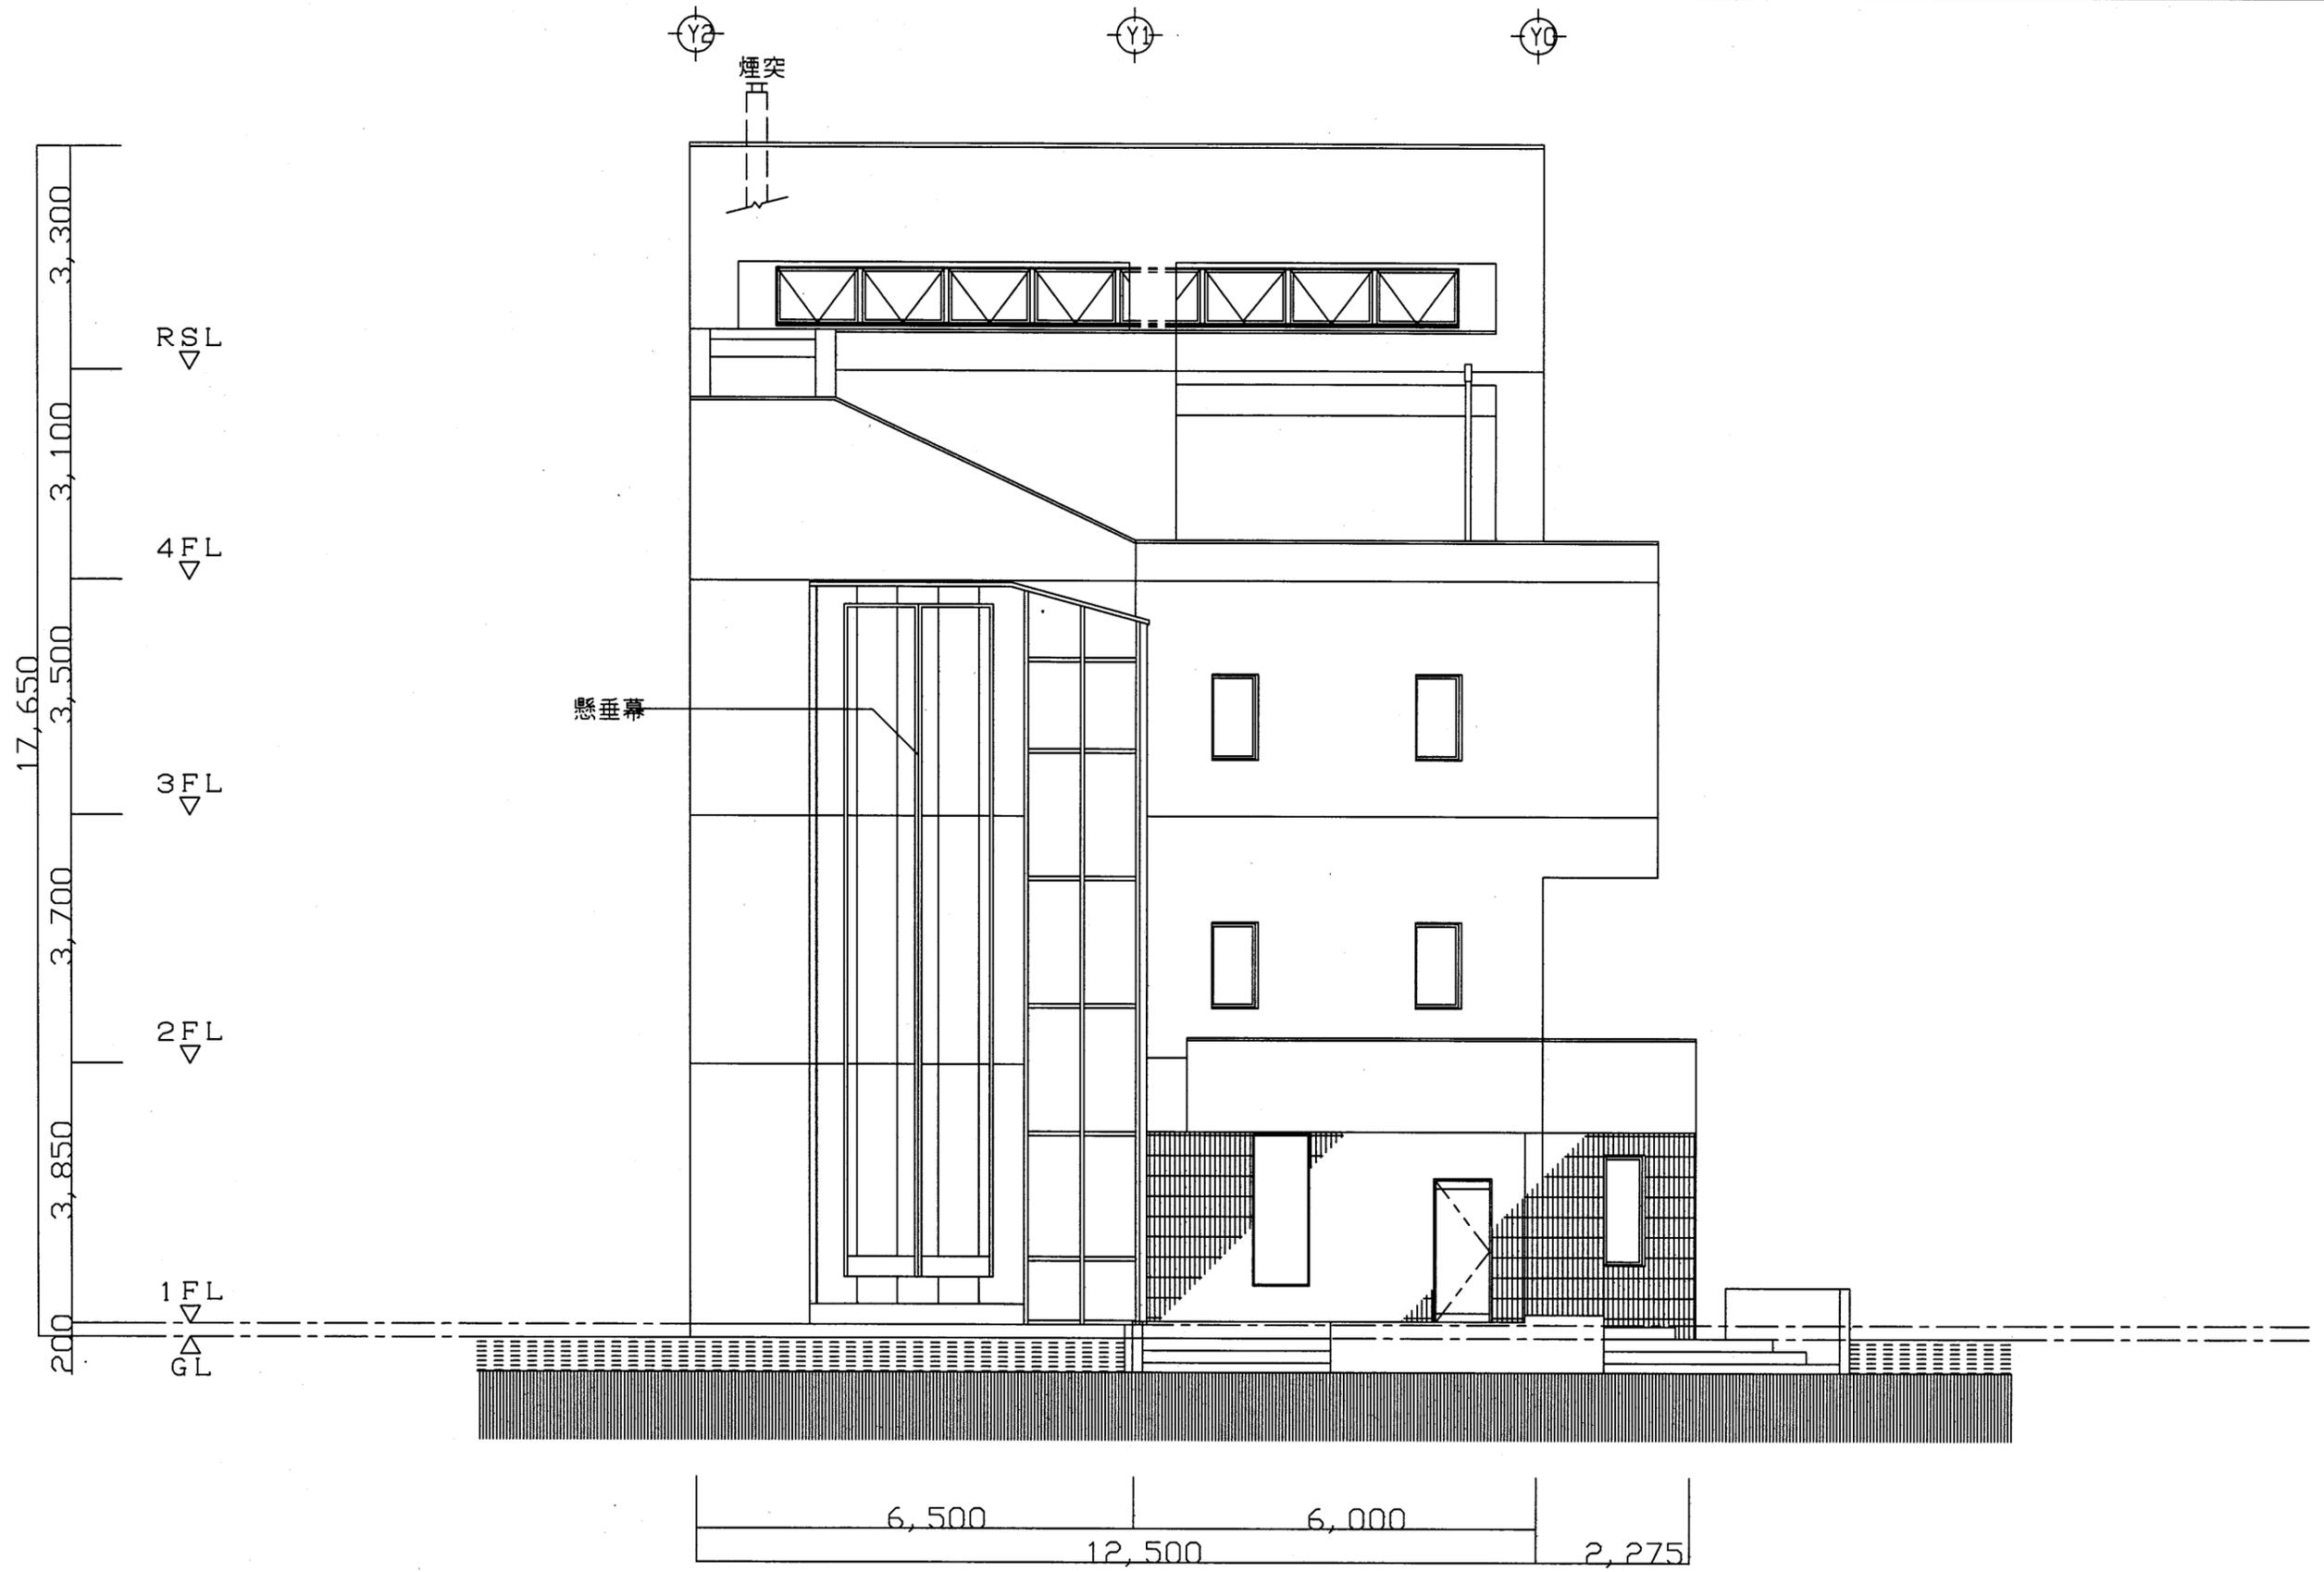

西側立面図 S=1/100

逸見行政C


工事名	追浜行政センターほか9か所建築基準法第12条定期点検業務委託			設計者資格 氏名	級建築士登録第 号		課長	主査等	担当者	横須賀市 財政部 FM推進課
図面名称	西側立面図	図番		縮尺	1:100	作図	平成 年 月 日			

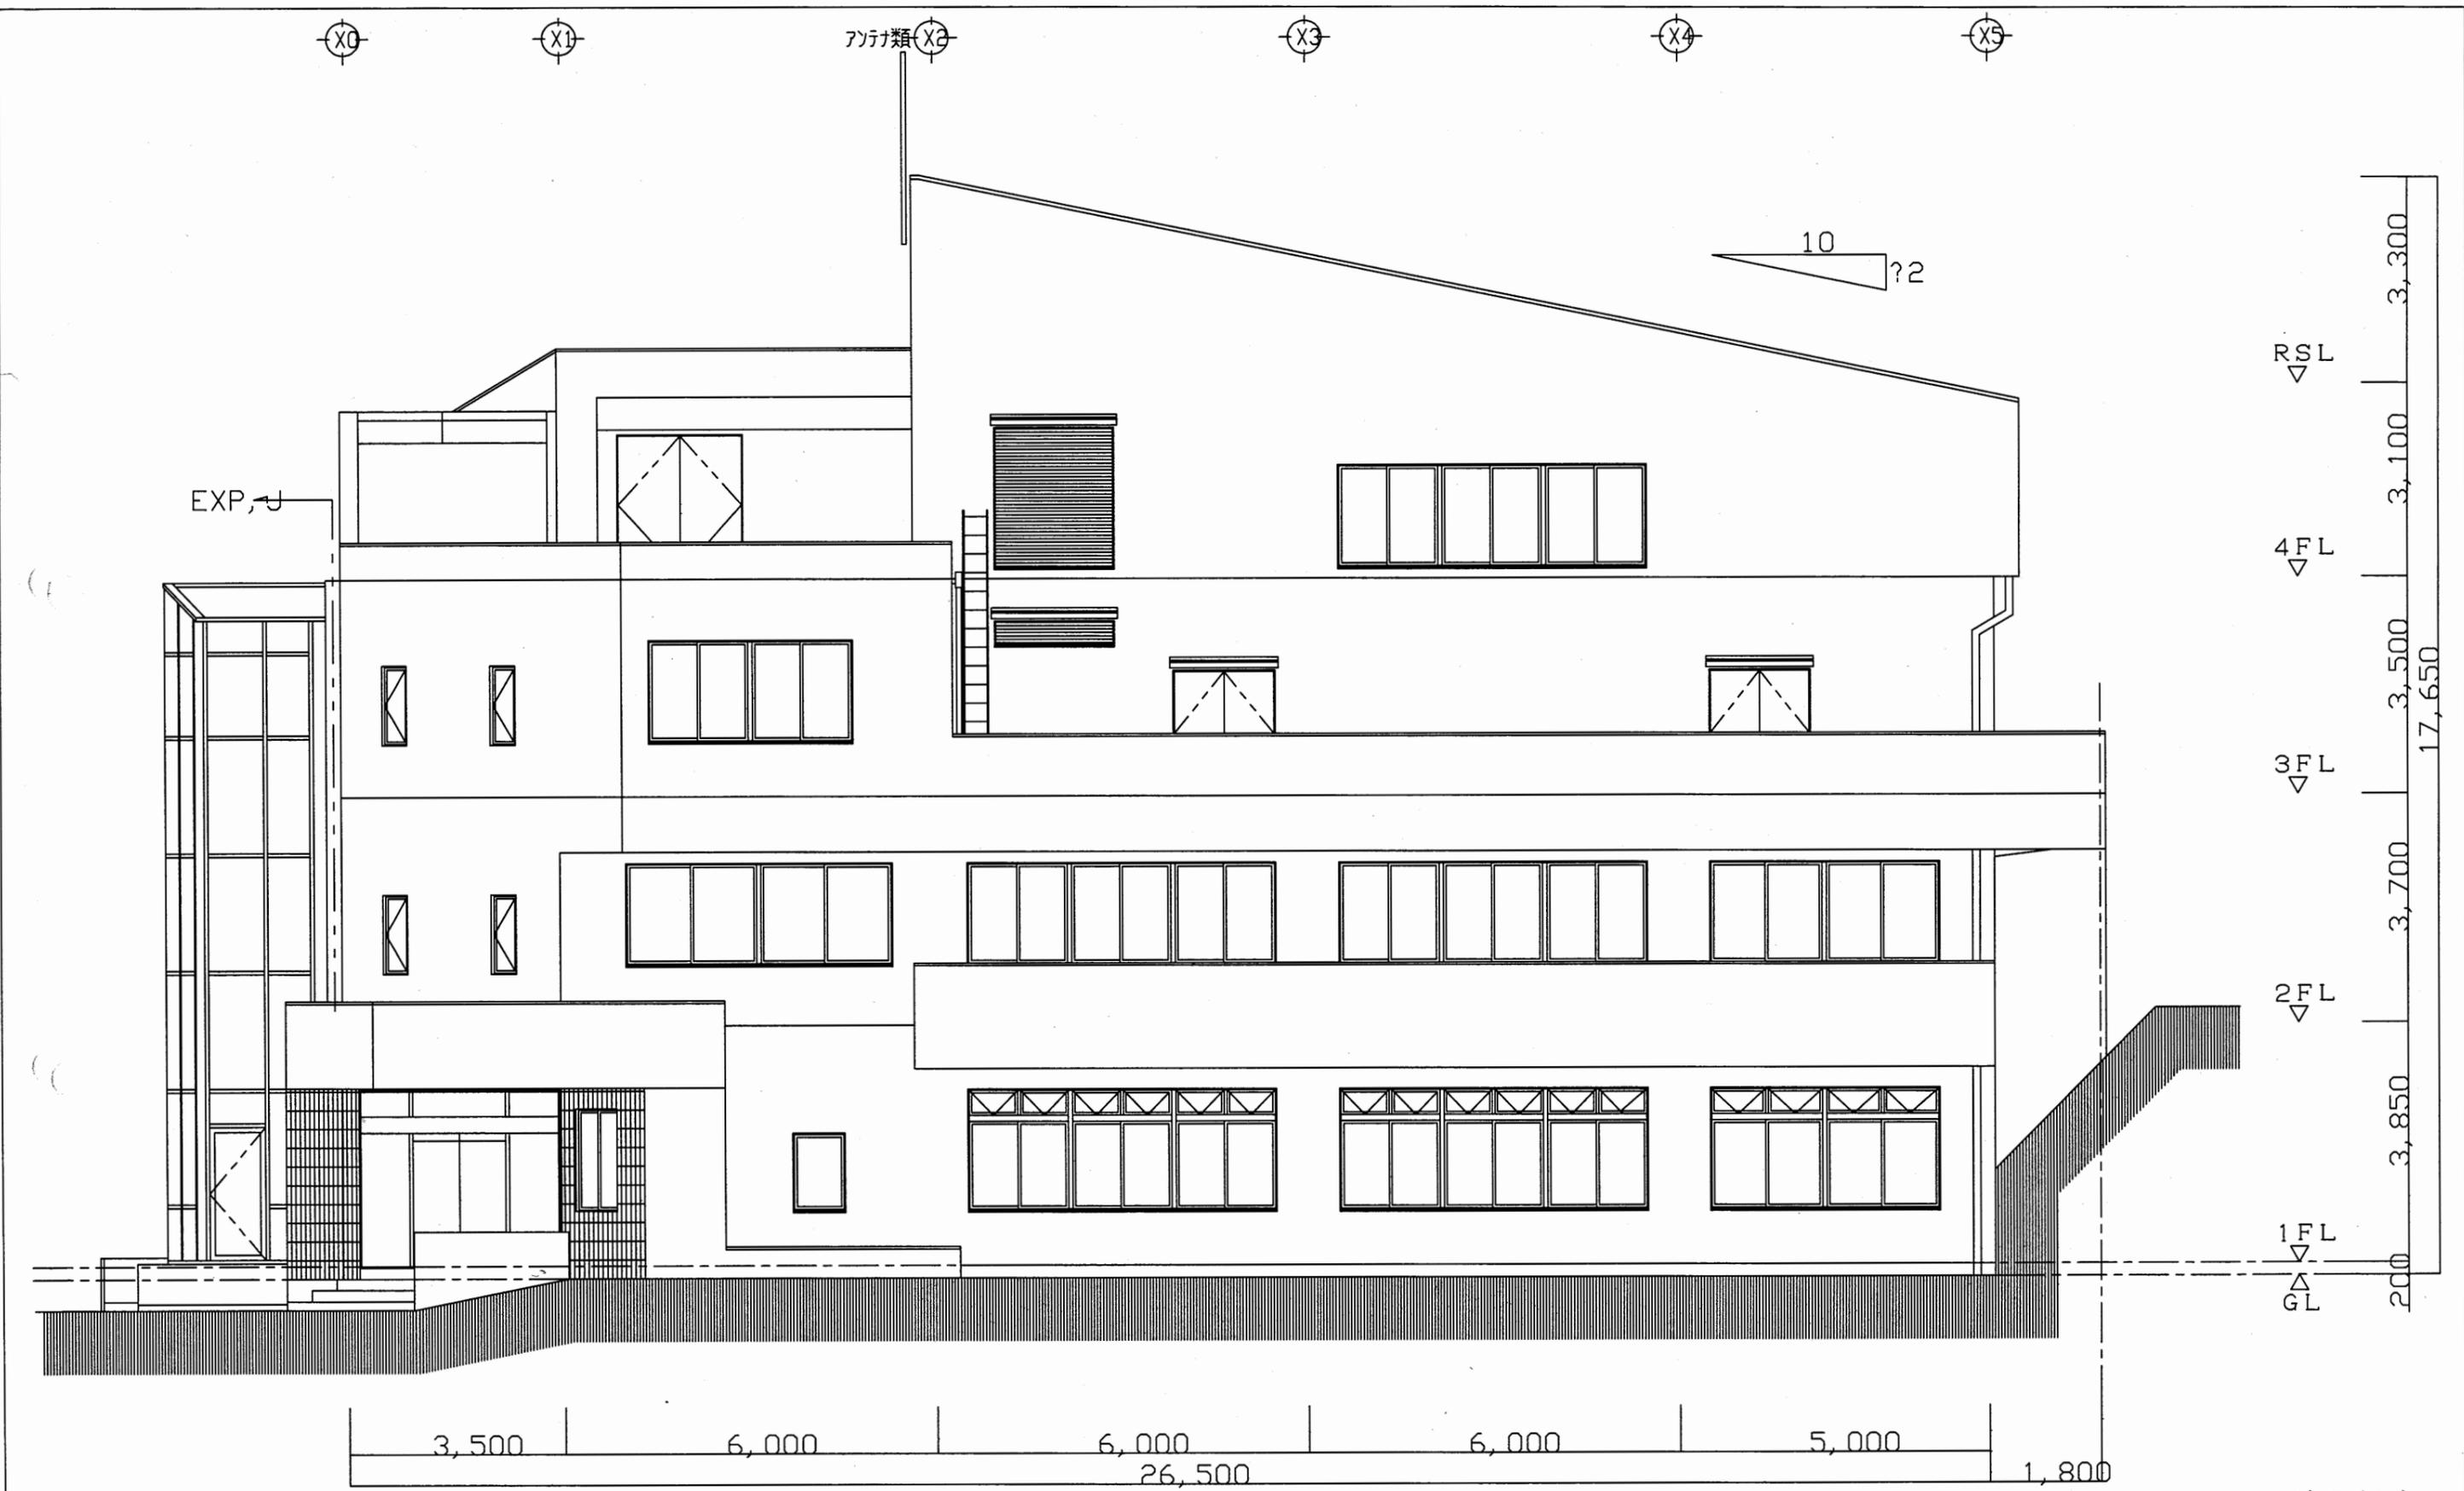

南側立面図 S=1/100

逸見行政C





工事名	追浜行政センターほか9か所建築基準法第12条定期点検業務委託			設計者資格 氏名	級建築士登録第 号		課長	主査等	担当者	横須賀市 財政部 FM推進課
図面名称	南側立面図	図番	縮尺	1:100	作図	平成 年 月 日				

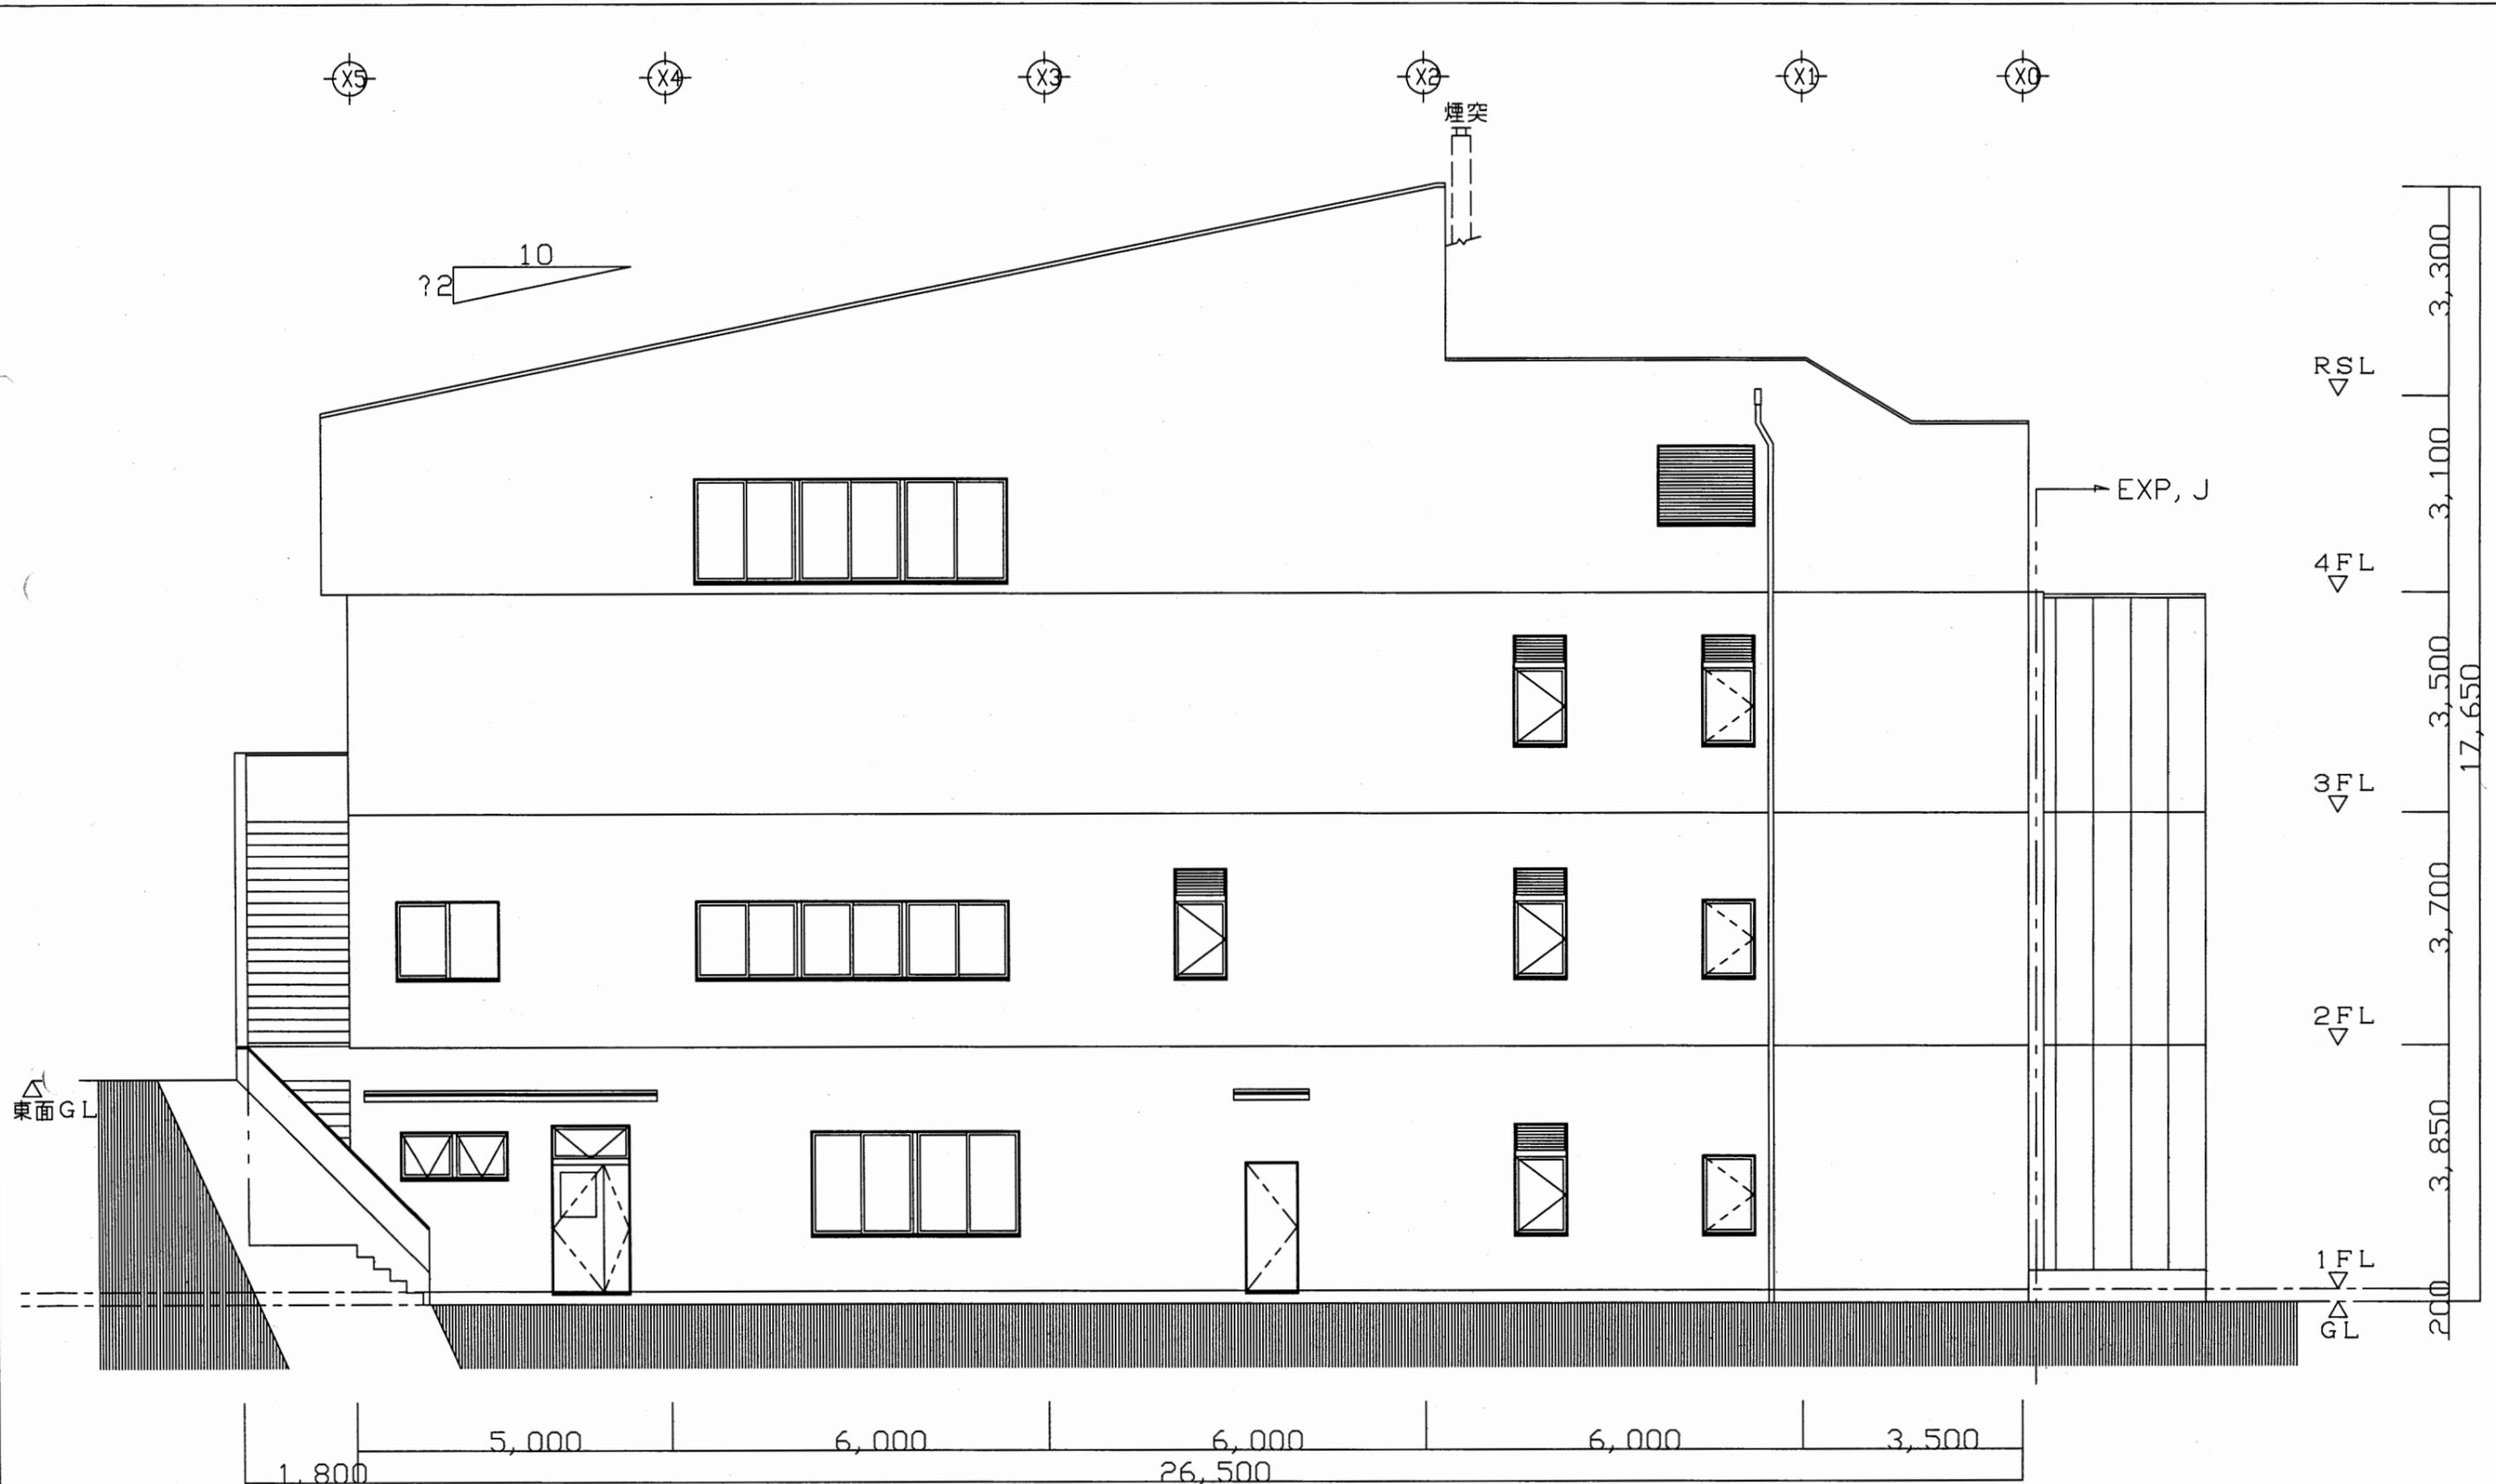

北側立面図 S=1/100




逸見行政C

工事名	追浜行政センターほか9か所建築基準法第12条定期点検業務委託			設計者資格 氏名	級建築士登録第 号		課長	主査等	担当者	横須賀市 財政部 FM推進課
図面名称	北側立面図	図番	縮尺	1:100	作図	平成 年 月 日				

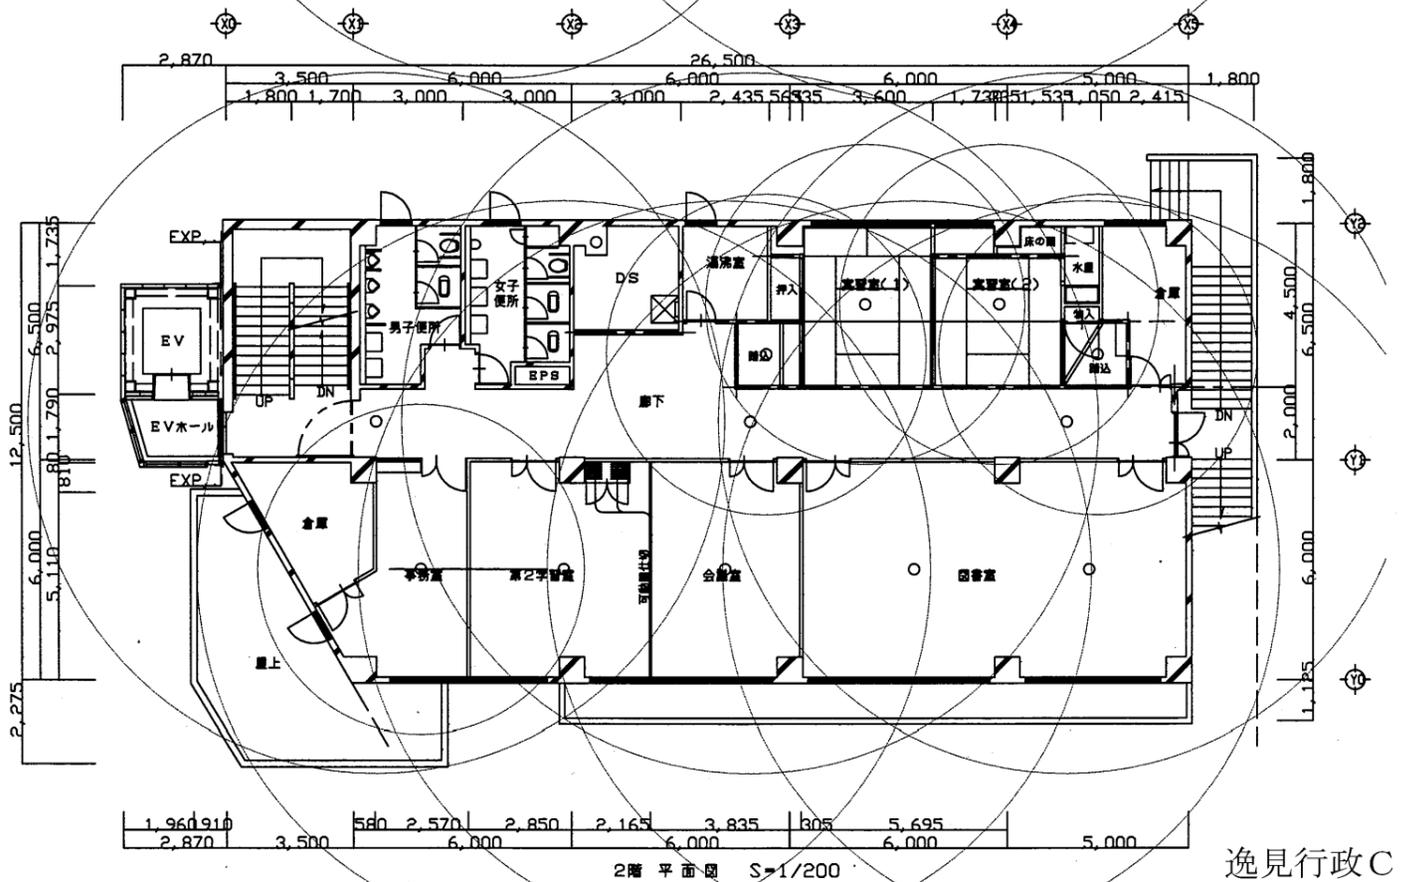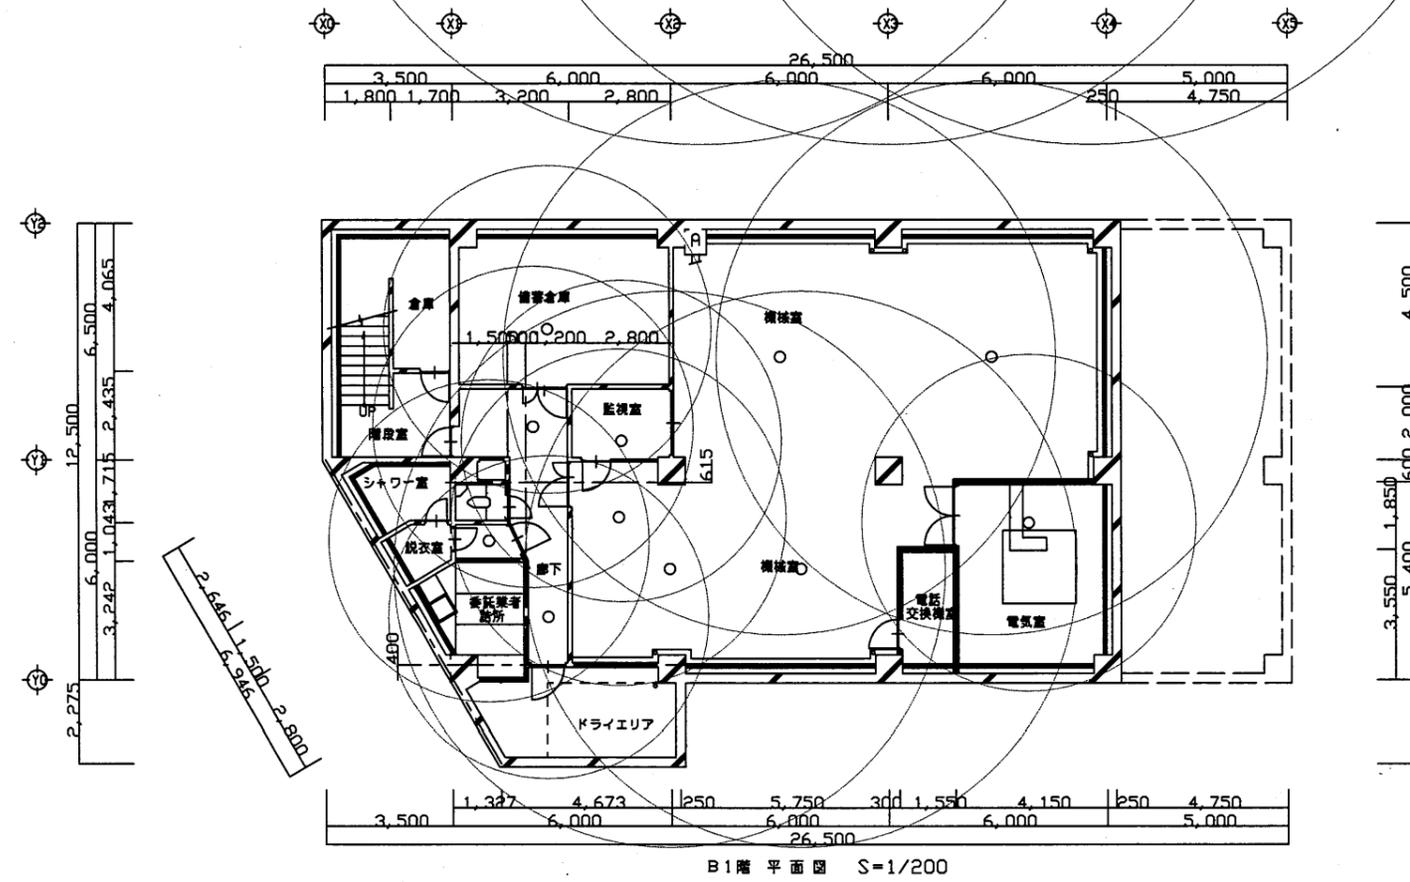
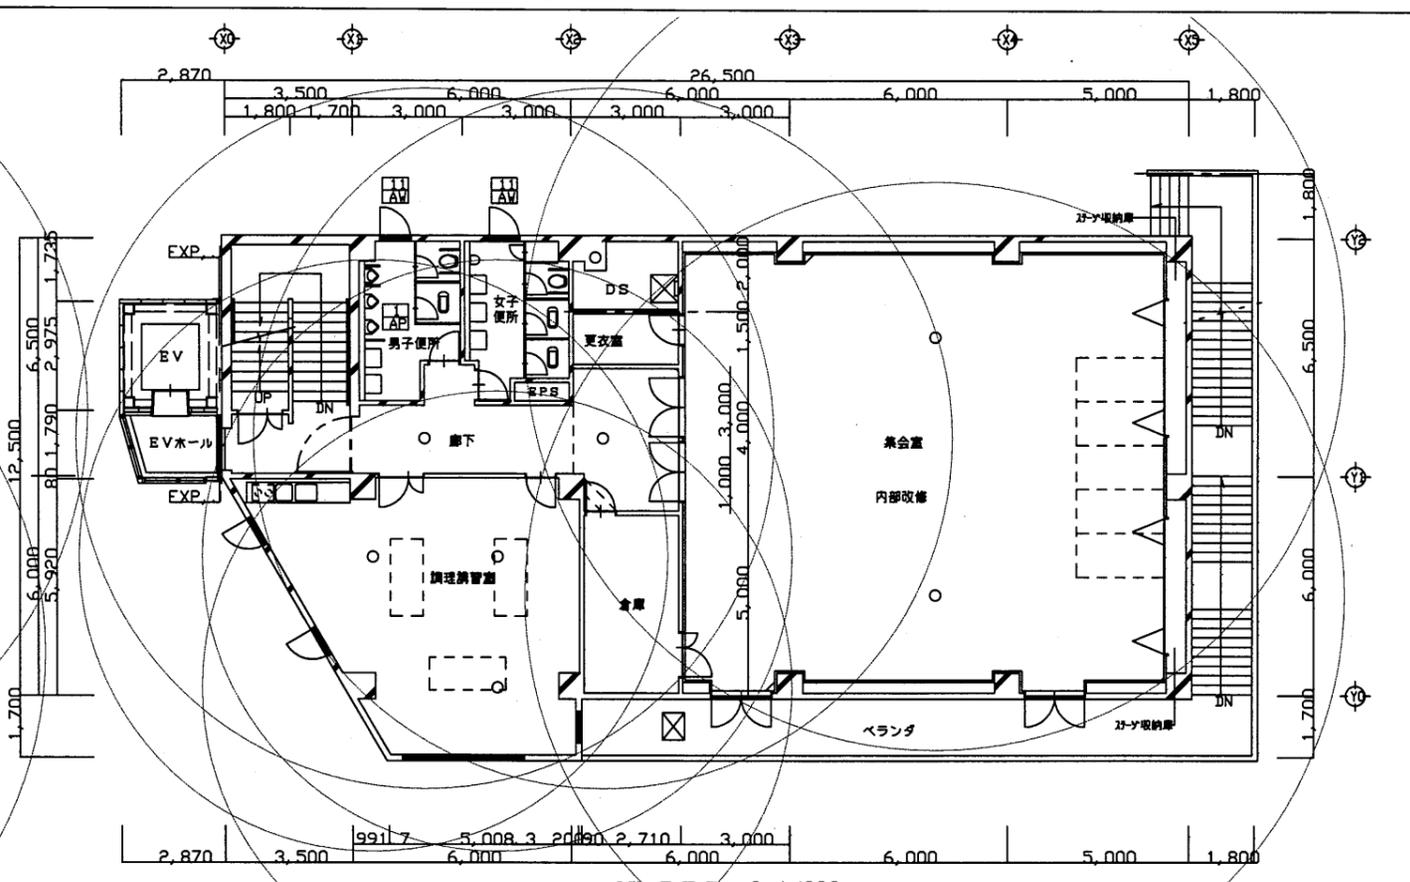
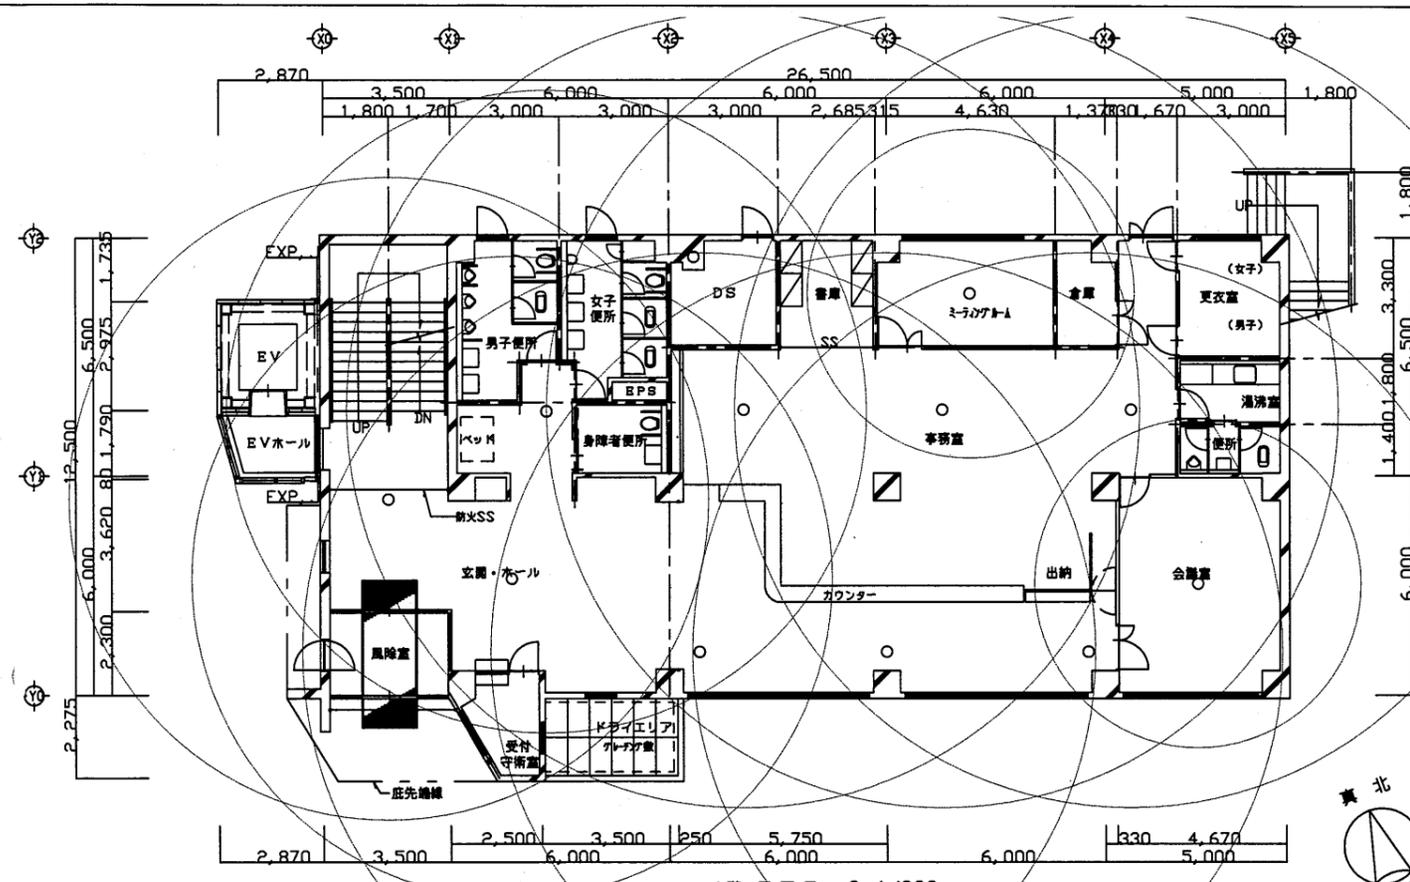


逸見行政C




工事名	追浜行政センターほか9か所建築基準法第12条定期点検業務委託			設計者資格 氏名	級建築士登録第 号		課長	主査等	担当者	横須賀市 財政部 FM推進課
図面名称	非常用照明	図番	縮尺	1:200	作図	平成 年 月 日				

 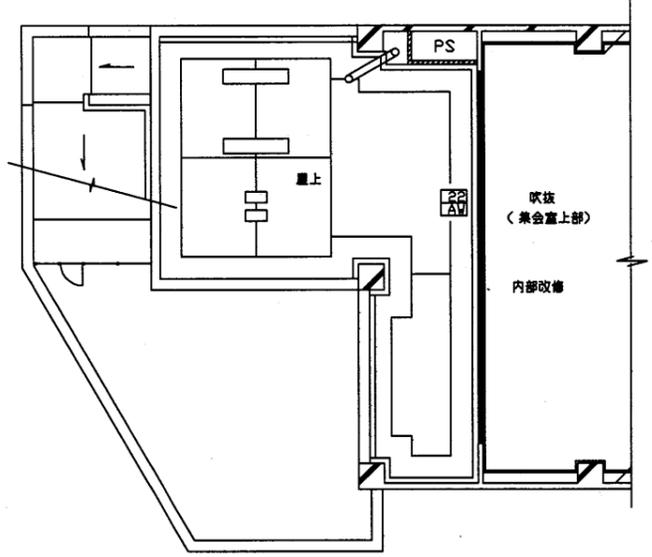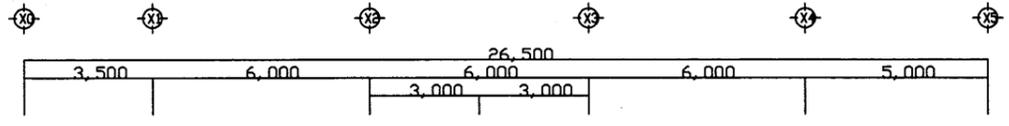

R階平面図 S=1/200

 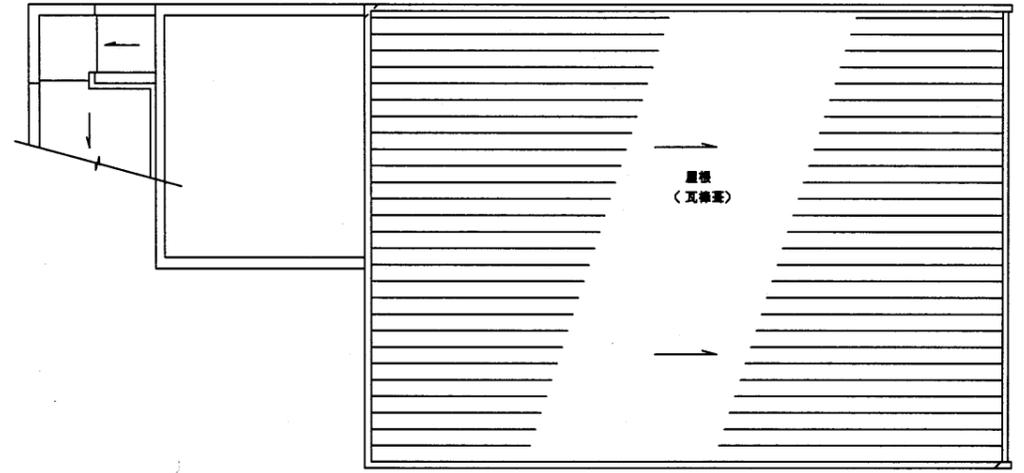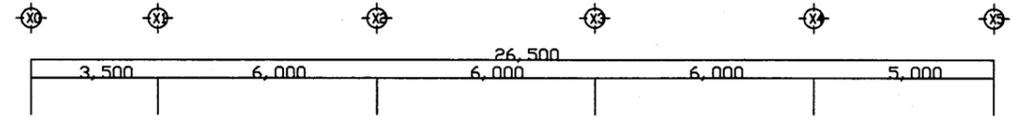


2階平面図 S=1/200

 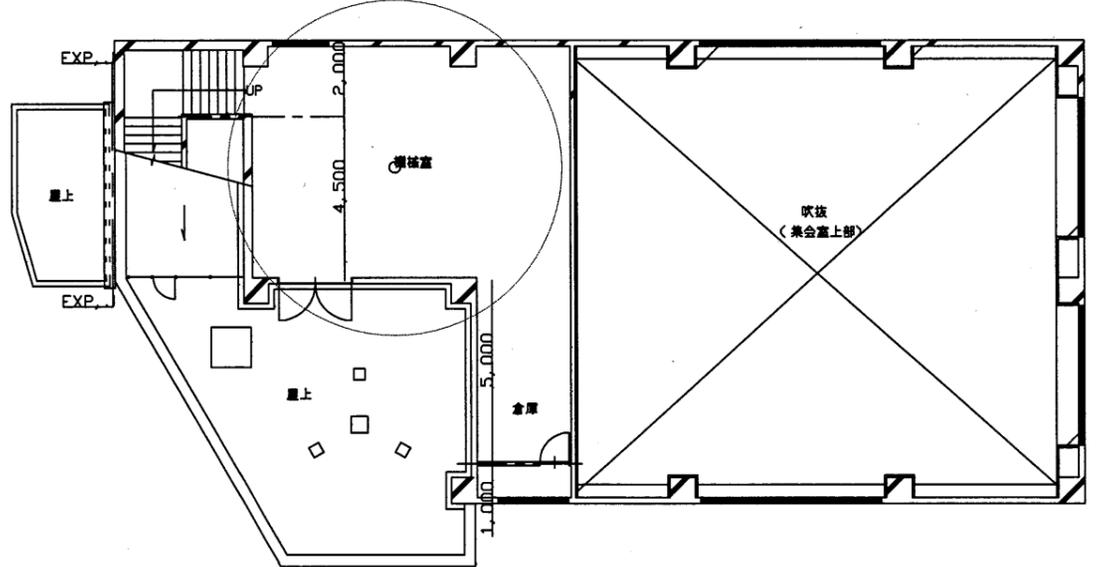 

4階平面図 S=1/200


逸見行政C

工事名	追浜行政センターほか9か所建築基準法第12条定期点検業務委託			設計者資格 氏名	級建築士登録第 号		課長	主査等	担当者	横須賀市 財政部 FM推進課
図面名称	非常用照明	図番	縮尺	1:200	作図	平成 年 月 日				

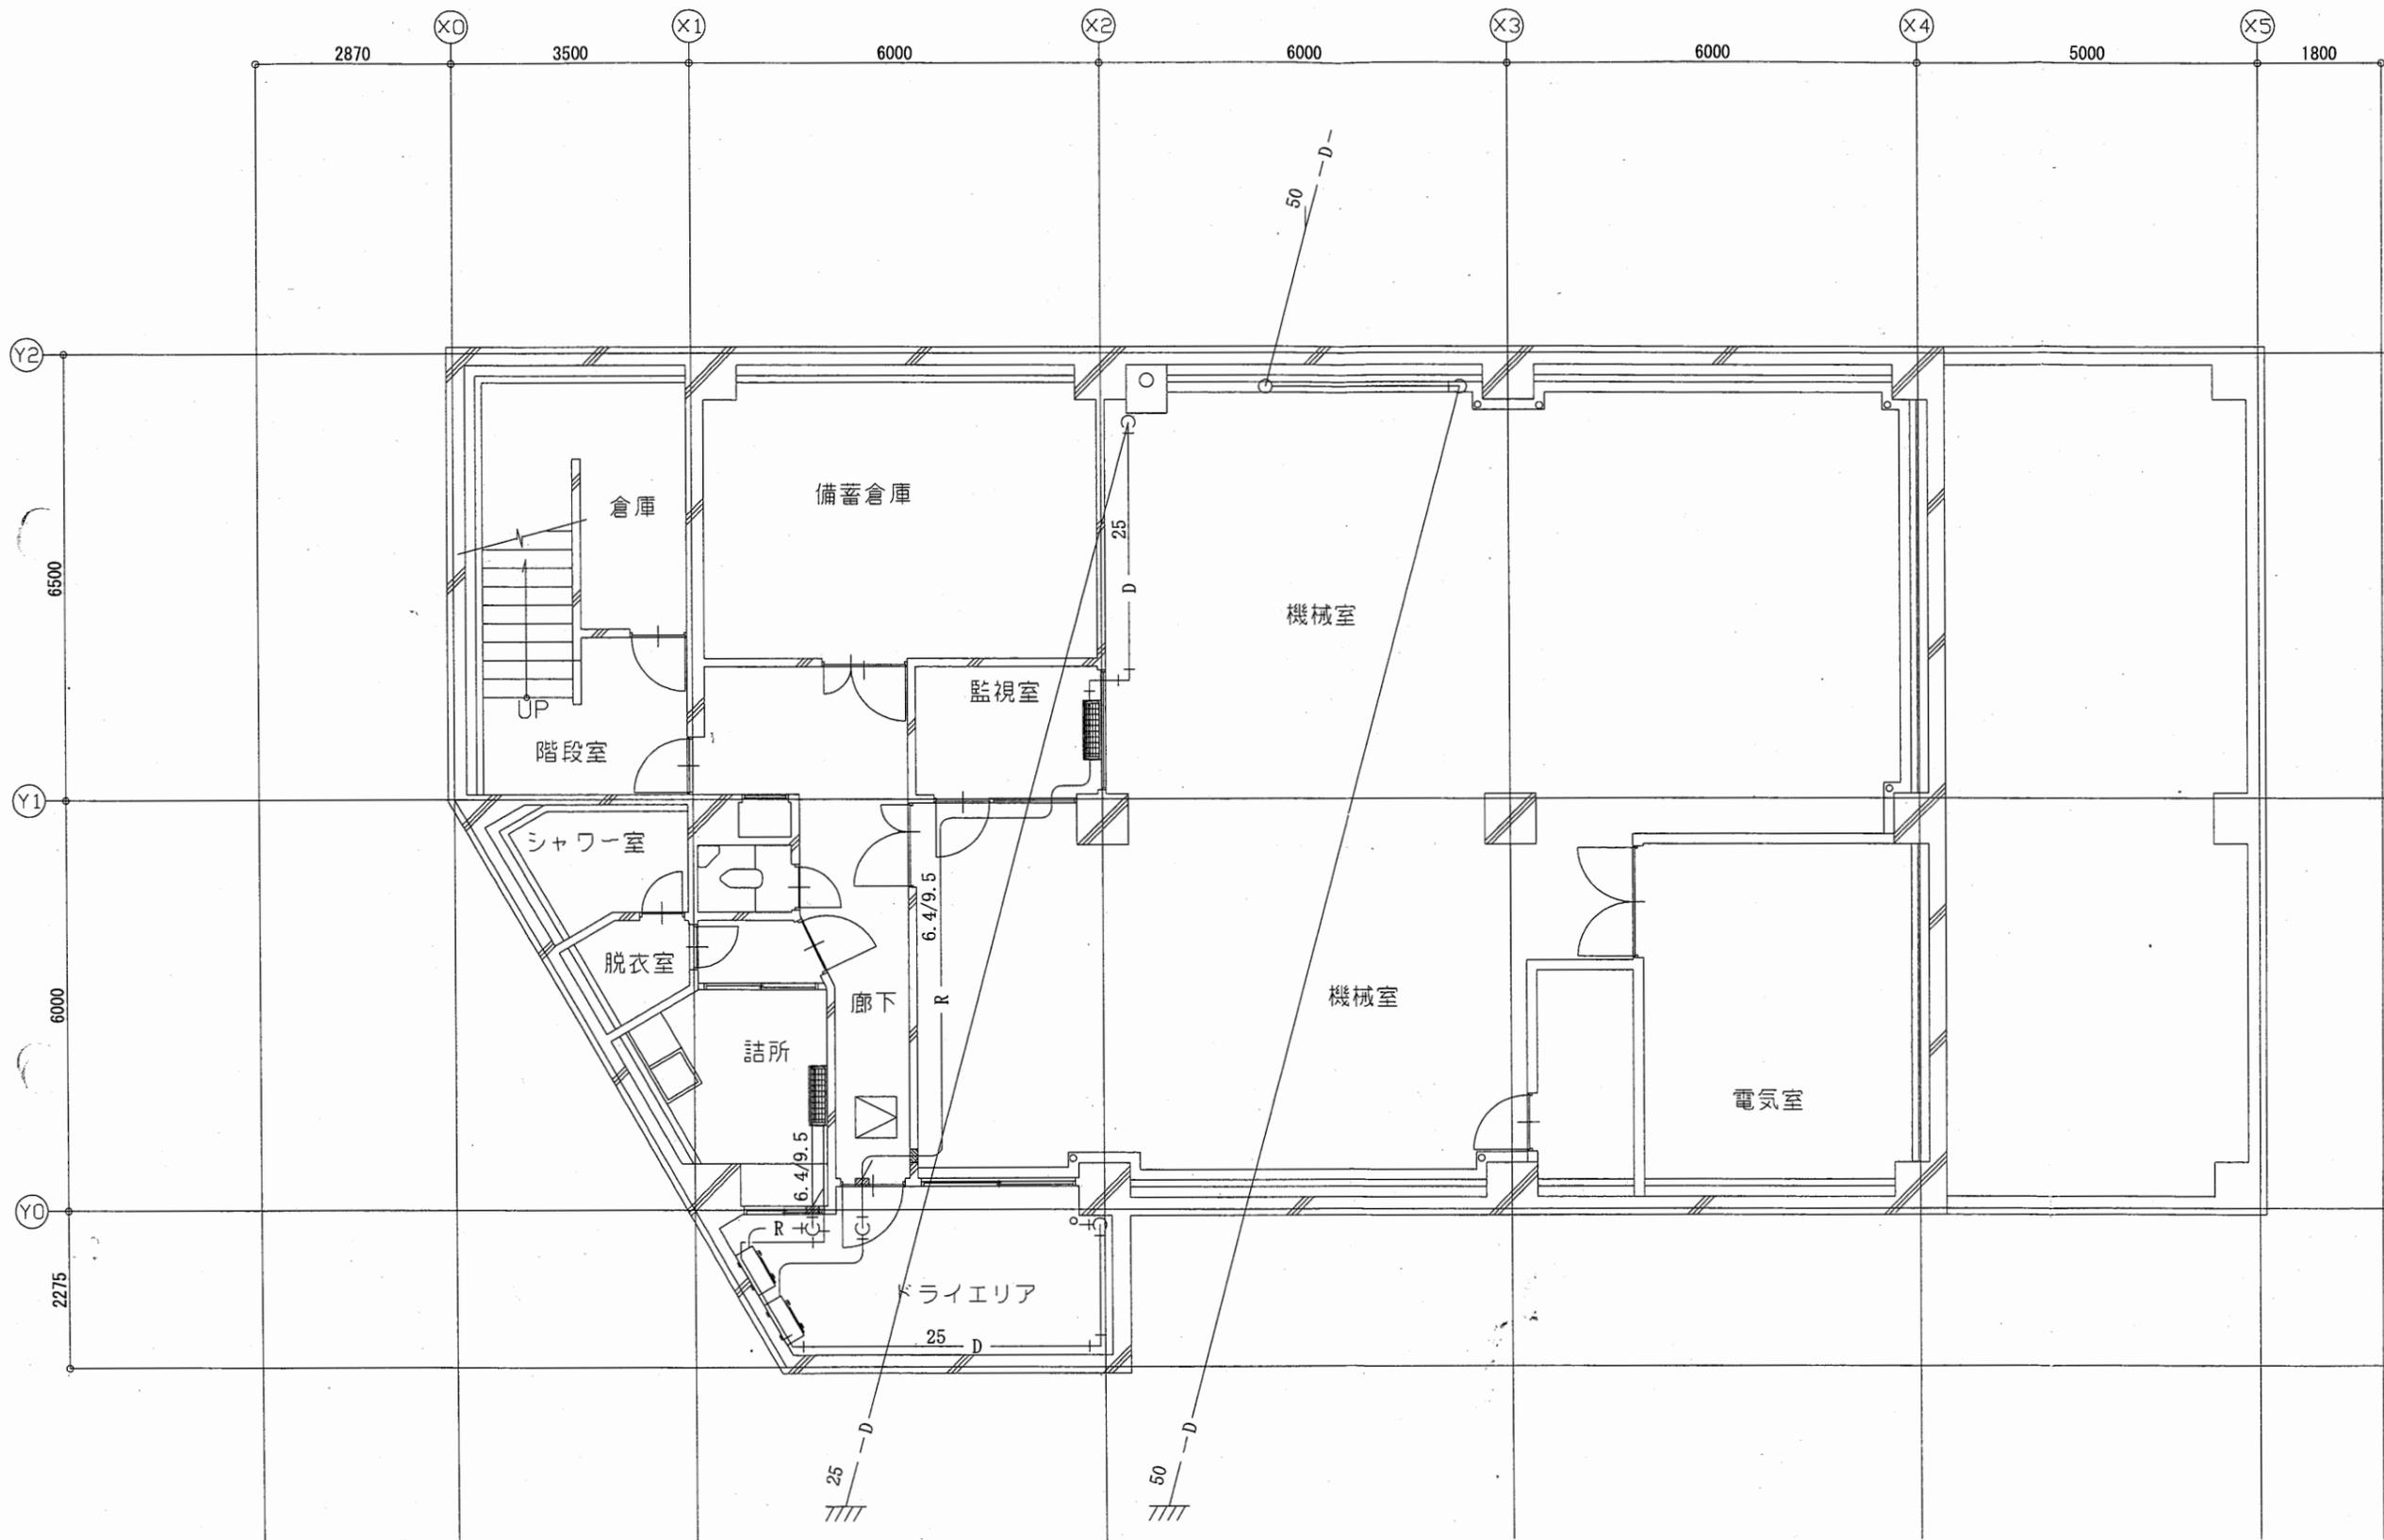


逸見行政C

工事名	追浜行政センターほか9か所建築基準法第12条定期点検業務委託			設計者資格 氏名	級建築士登録第 号			課長	主査等	担当者	横須賀市 財政部 FM推進課
図面名称	B1F空調配管図	図番	縮尺	1:100	作図	平成	年	月	日		

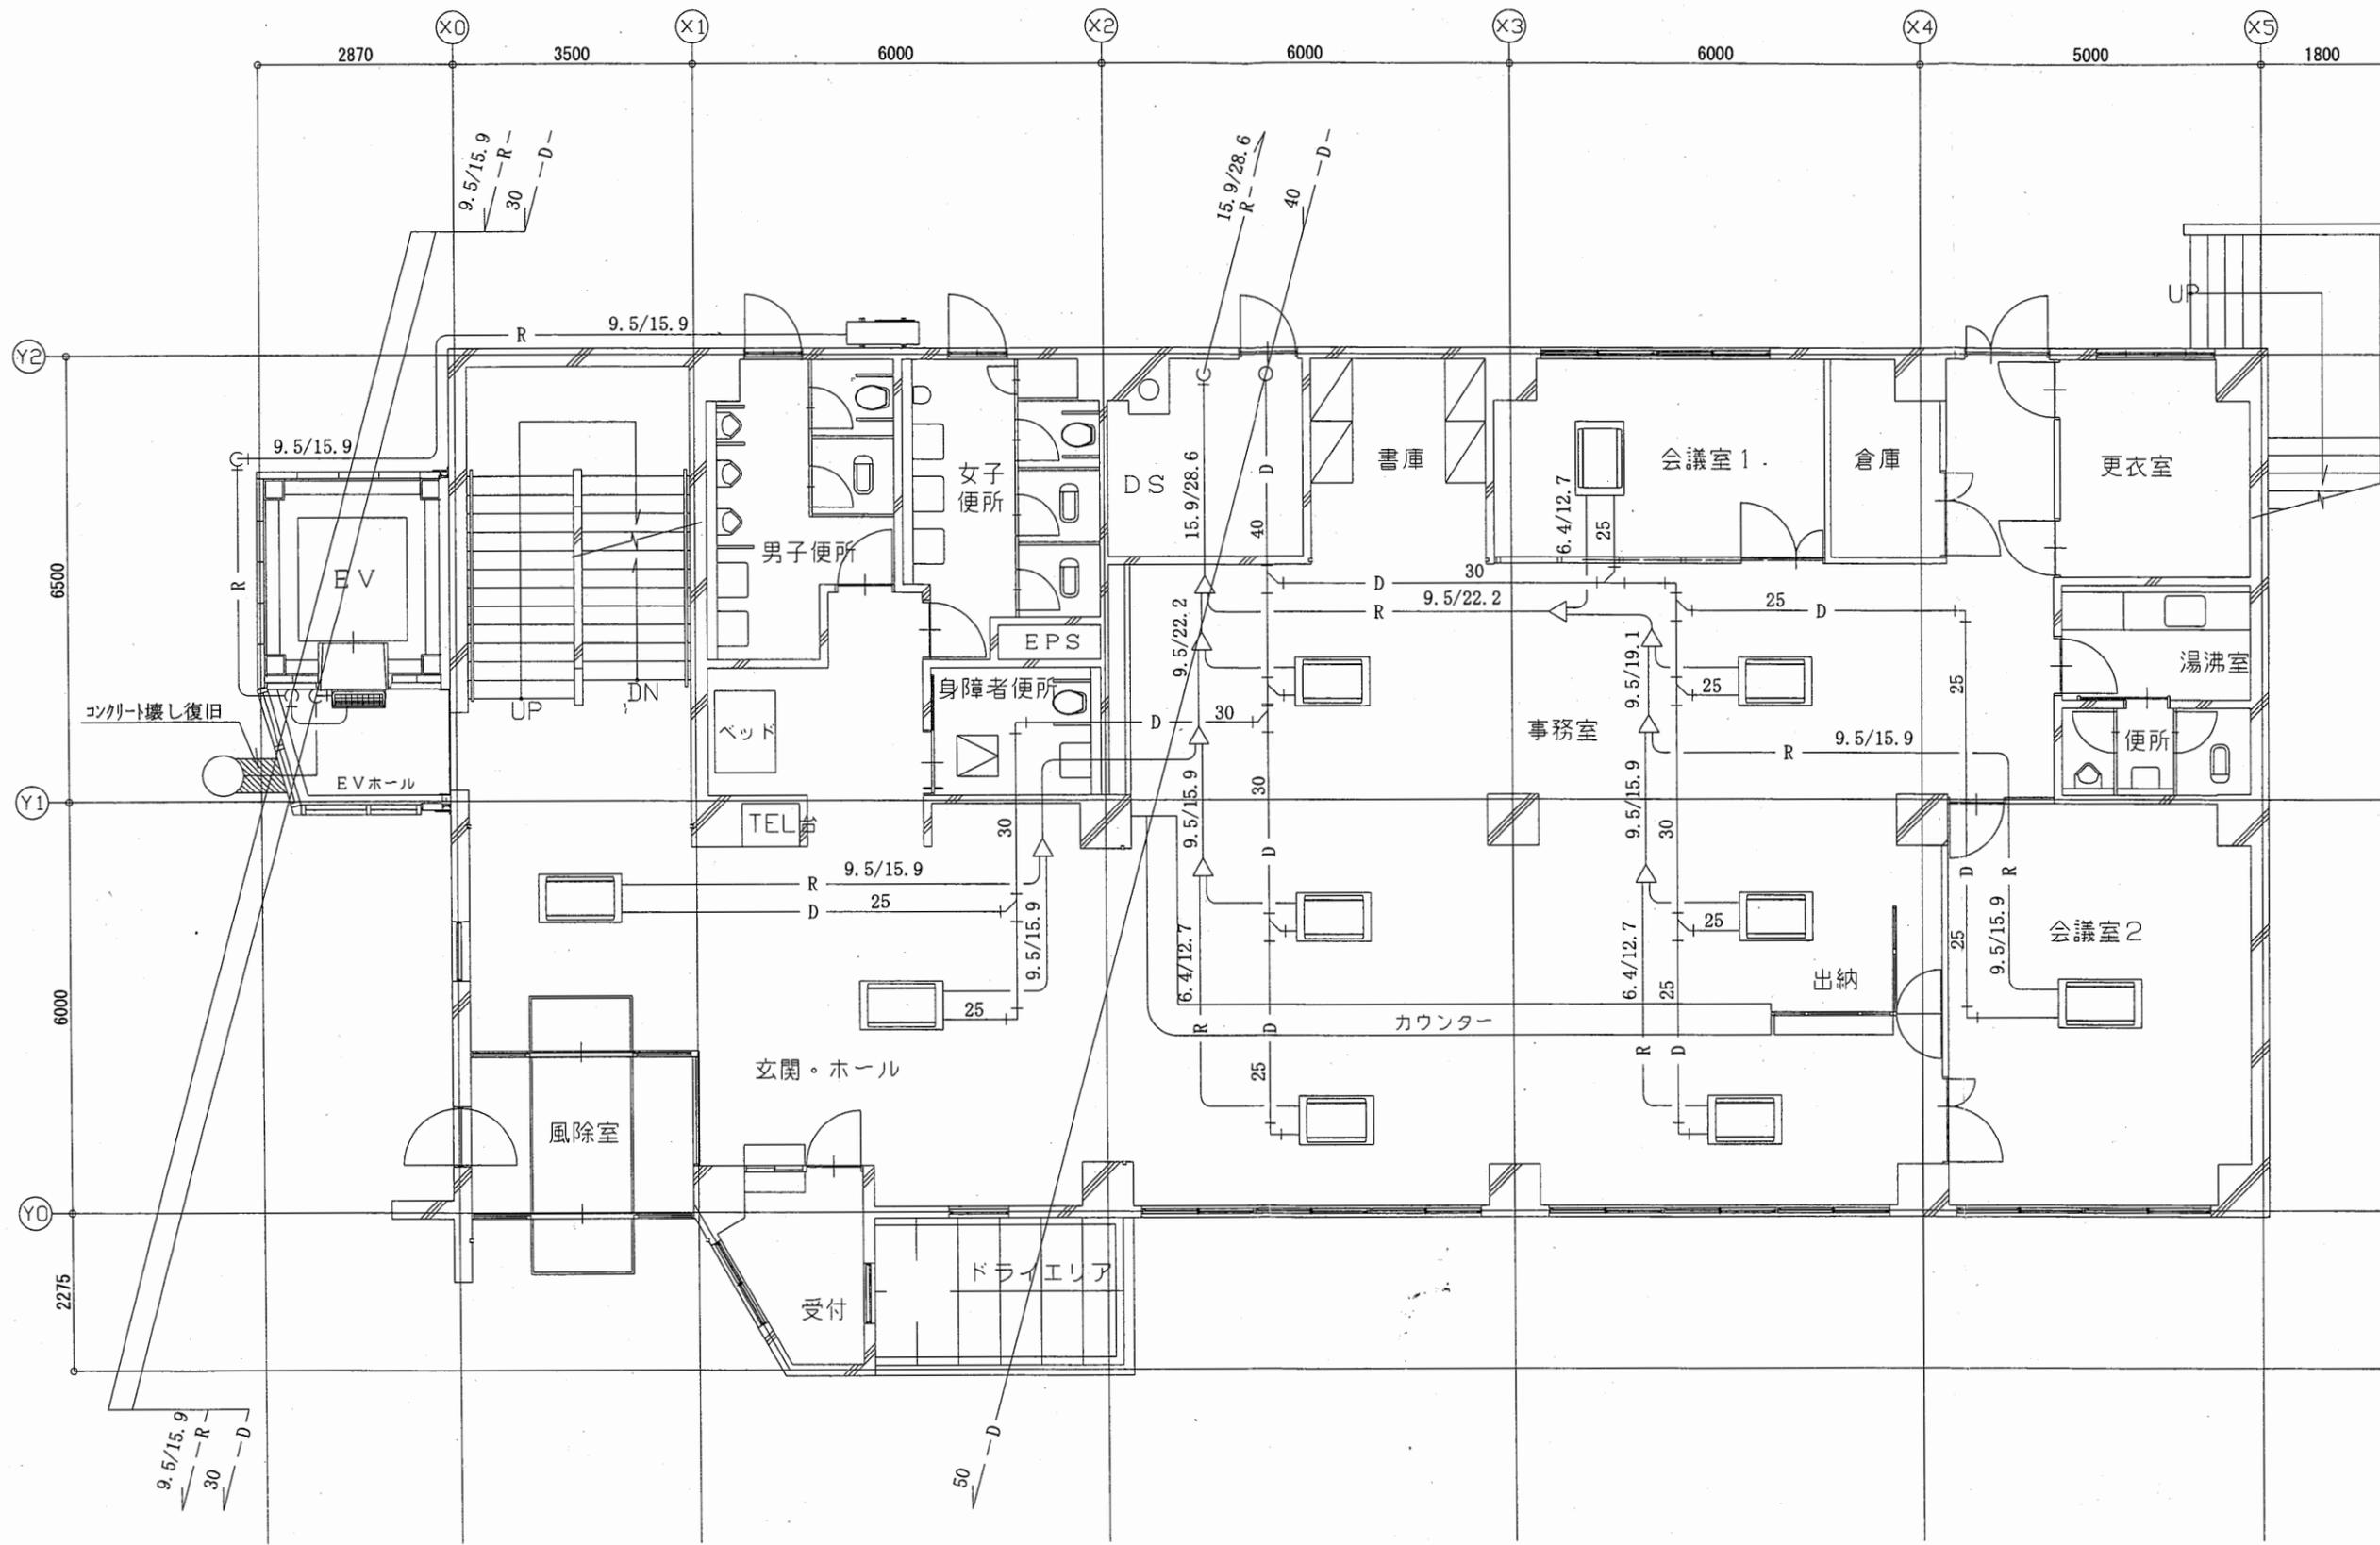


逸見行政C

工事名	追浜行政センターほか9か所建築基準法第12条定期点検業務委託			設計者資格 氏名	級建築士登録第 号			課長	主査等	担当者	横須賀市 財政部 FM推進課
図面名称	1F空調配管図	図番	縮尺	1:100	作図	平成	年	月	日		

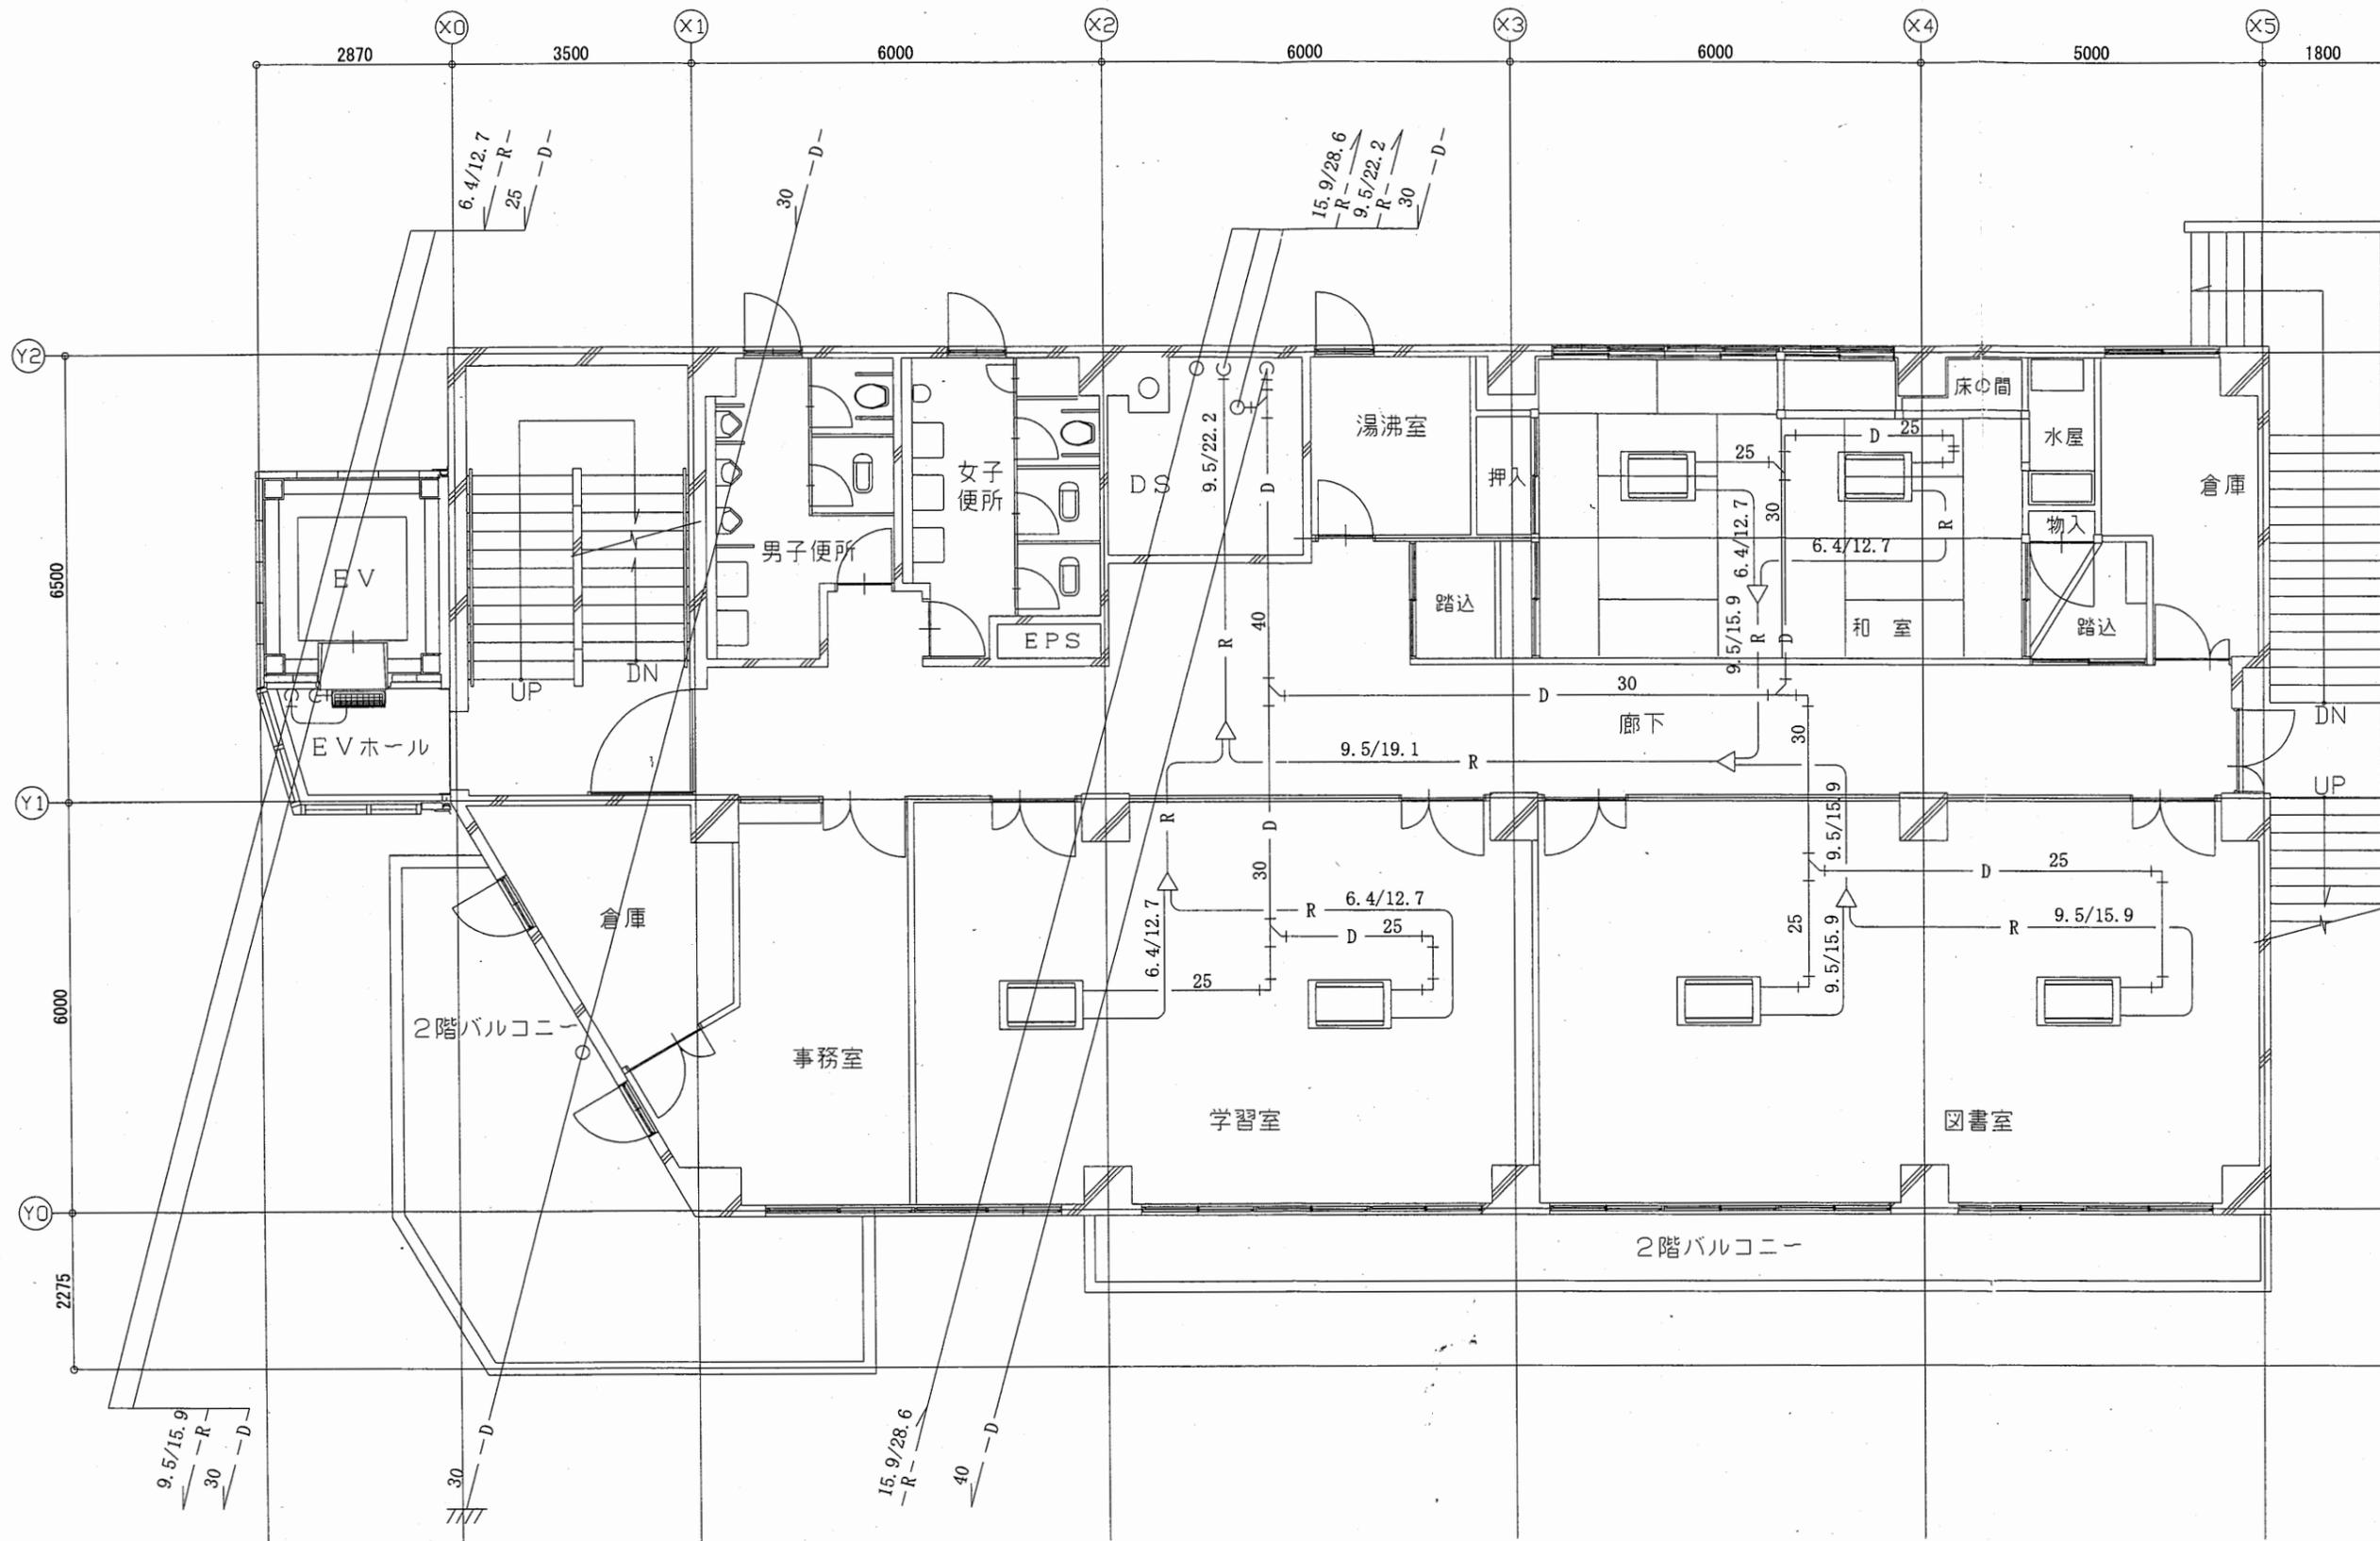


逸見行政C

工事名	追浜行政センターほか9か所建築基準法第12条定期点検業務委託			設計者資格 氏名	級建築士登録第 号			課長	主査等	担当者	横須賀市 財政部 FM推進課
図面名称	2F空調配管図	図番		縮尺	1:100	作図	平成 年 月 日				

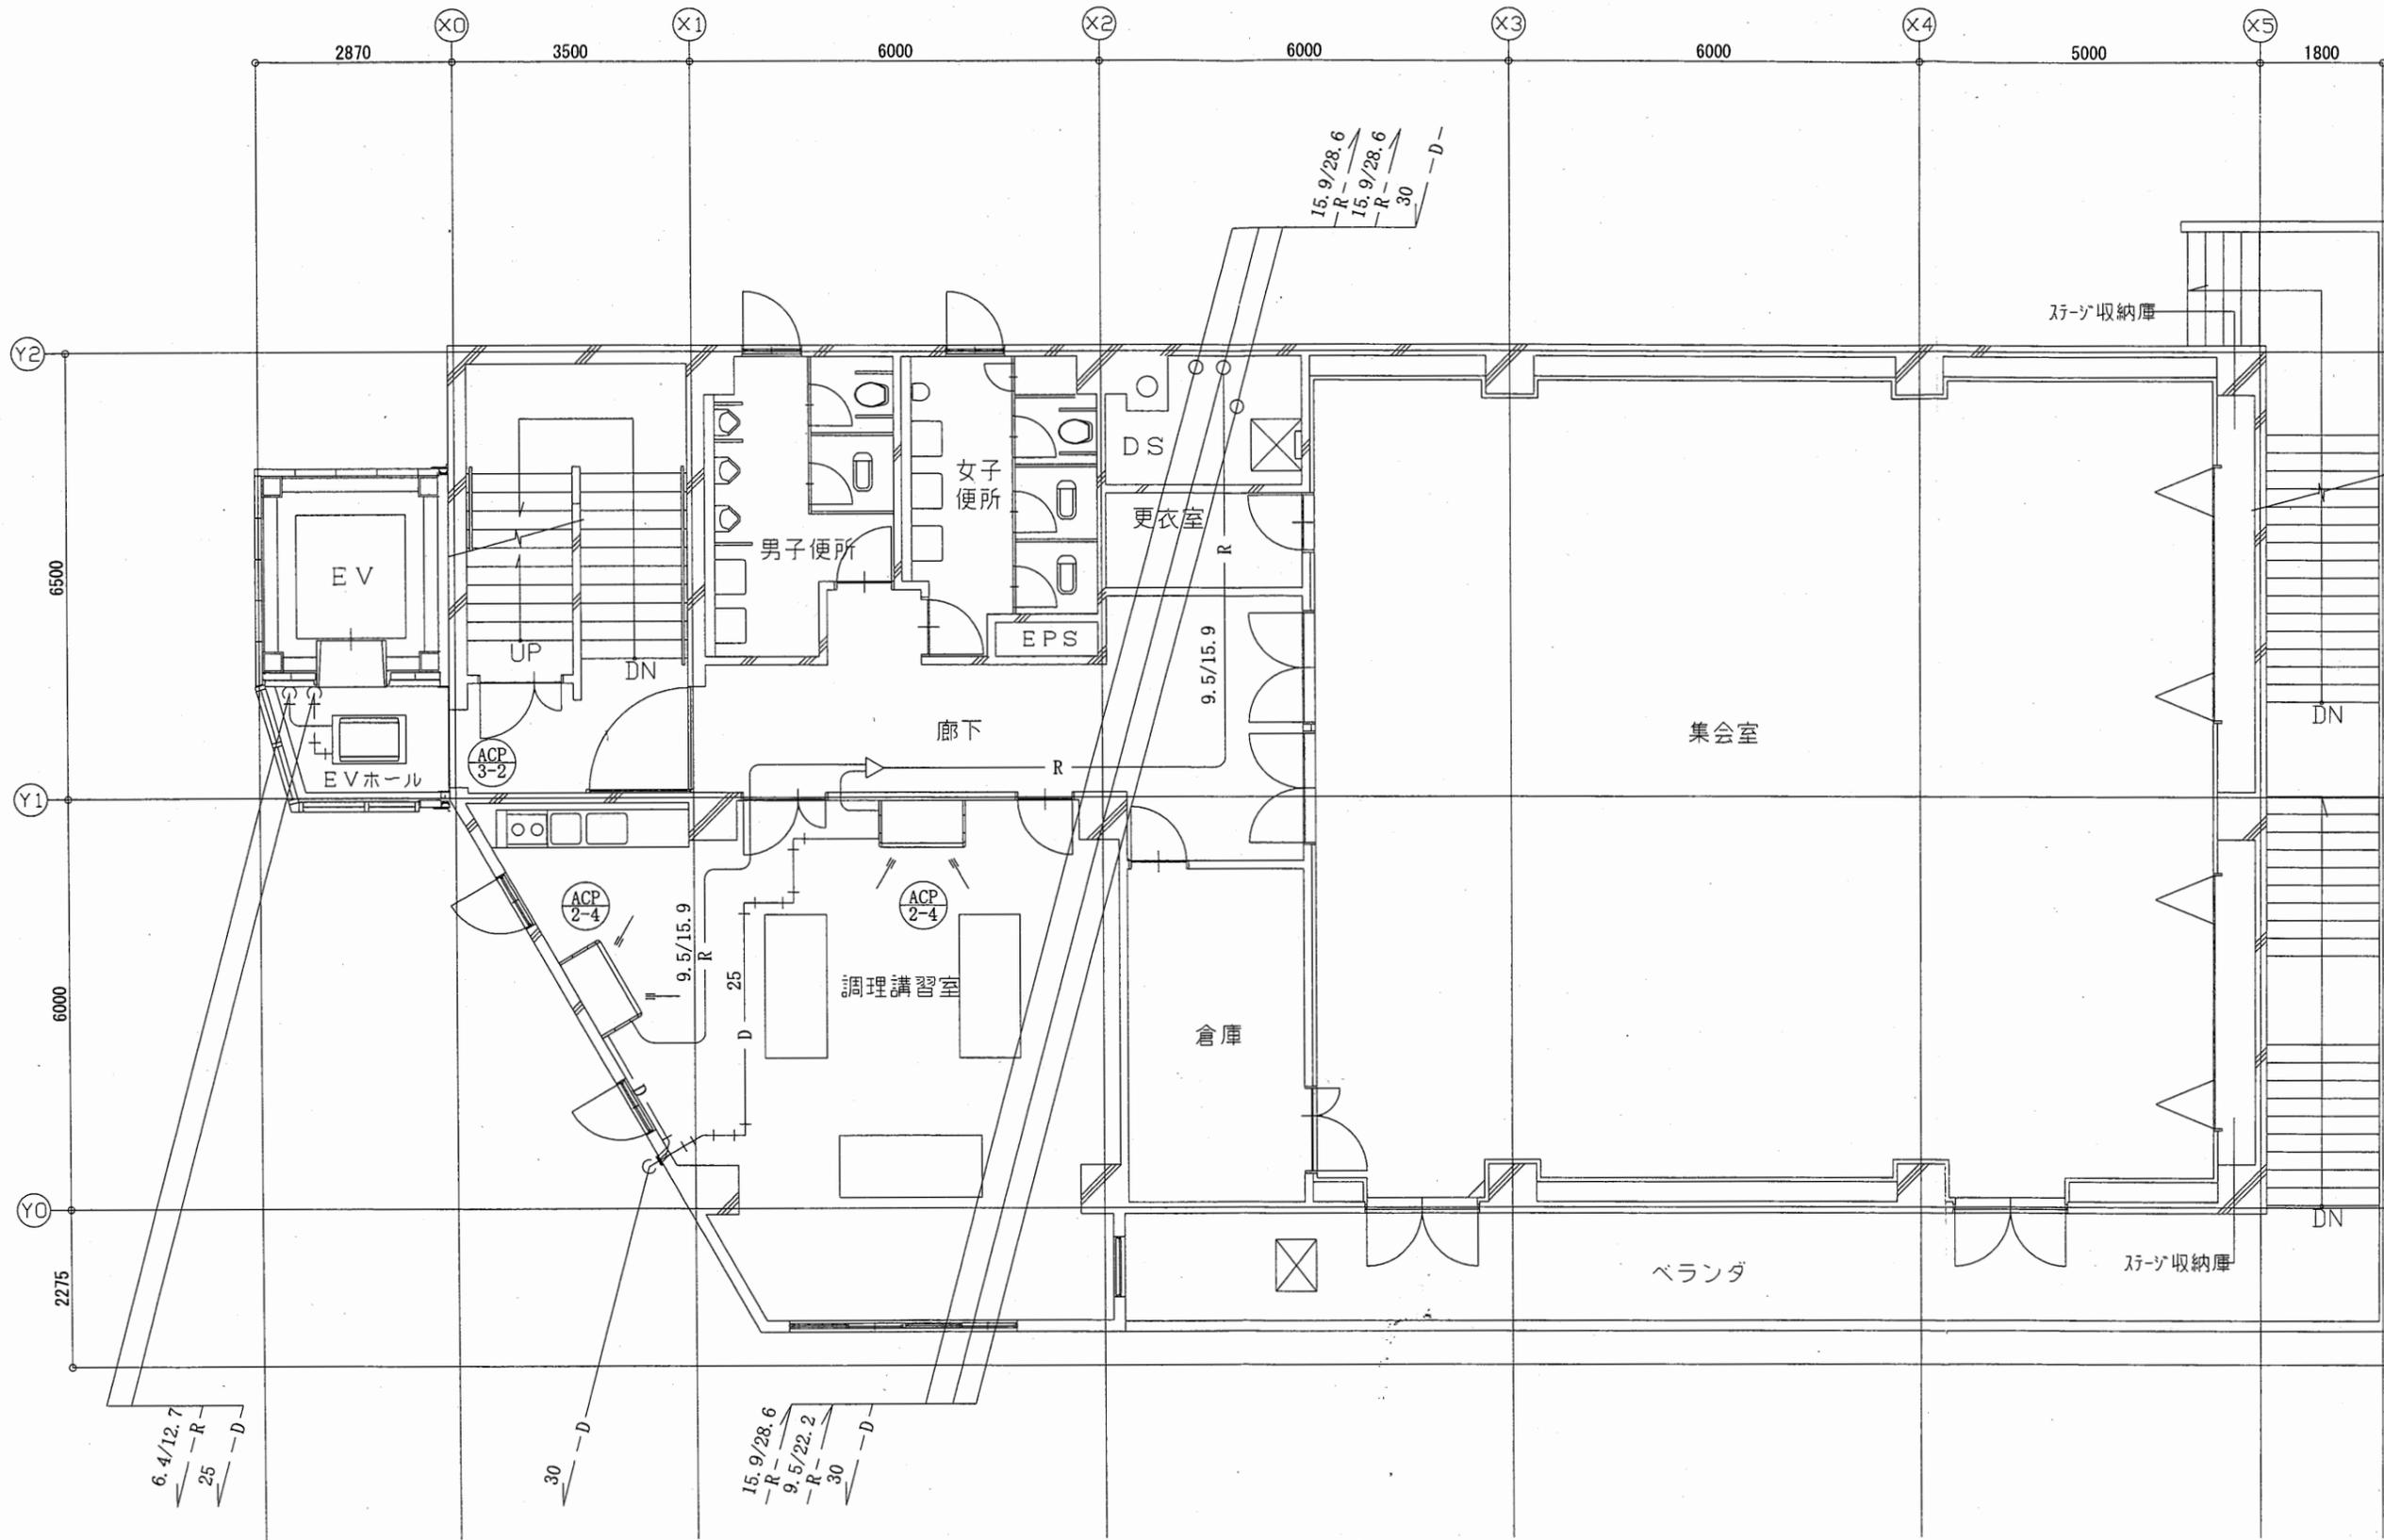


逸見行政C

工事名	追浜行政センターほか9か所建築基準法第12条定期点検業務委託			設計者資格 氏名	級建築士登録第 号			課長	主査等	担当者	横須賀市 財政部 FM推進課
図面名称	3F空調配管図	図番	縮尺	1:100	作図	平成	年	月	日		

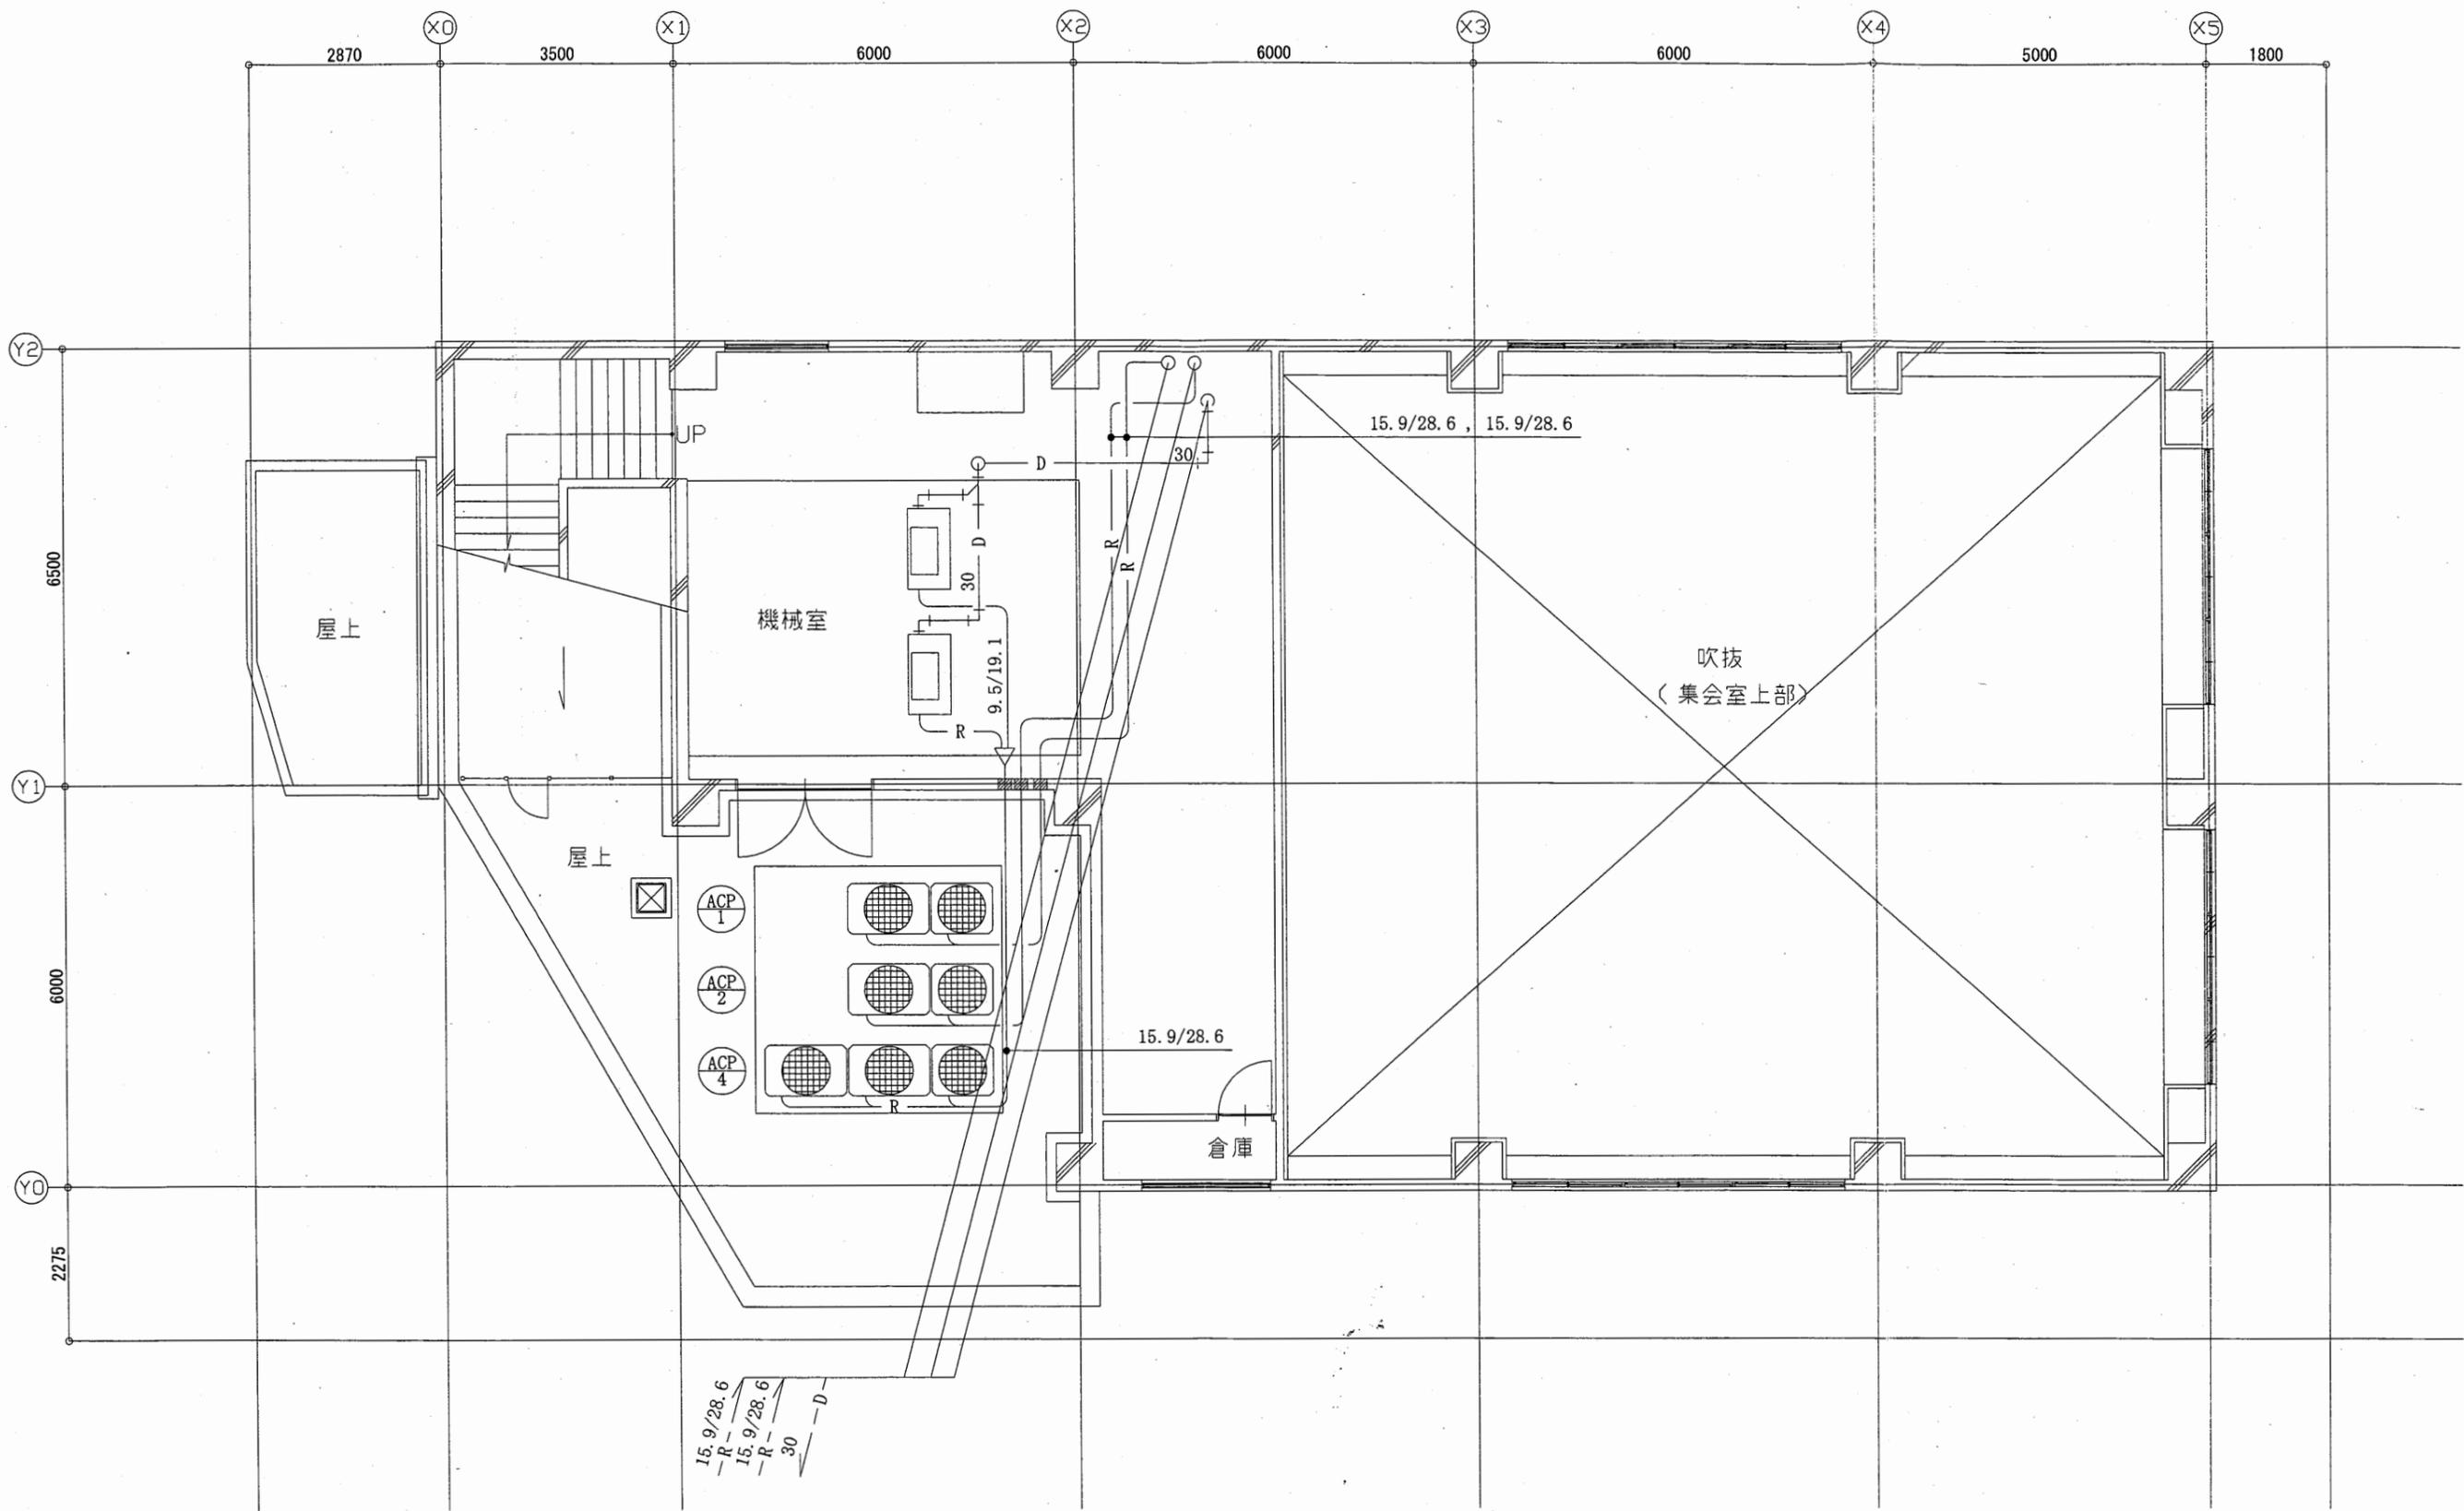


逸見行政C

工事名	追浜行政センターほか9か所建築基準法第12条定期点検業務委託			設計者資格 氏名	級建築士登録第 号			課長	主査等	担当者	横須賀市 財政部 FM推進課
図面名称	4F空調配管図	図番	縮尺	1:100	作図	平成	年	月	日		

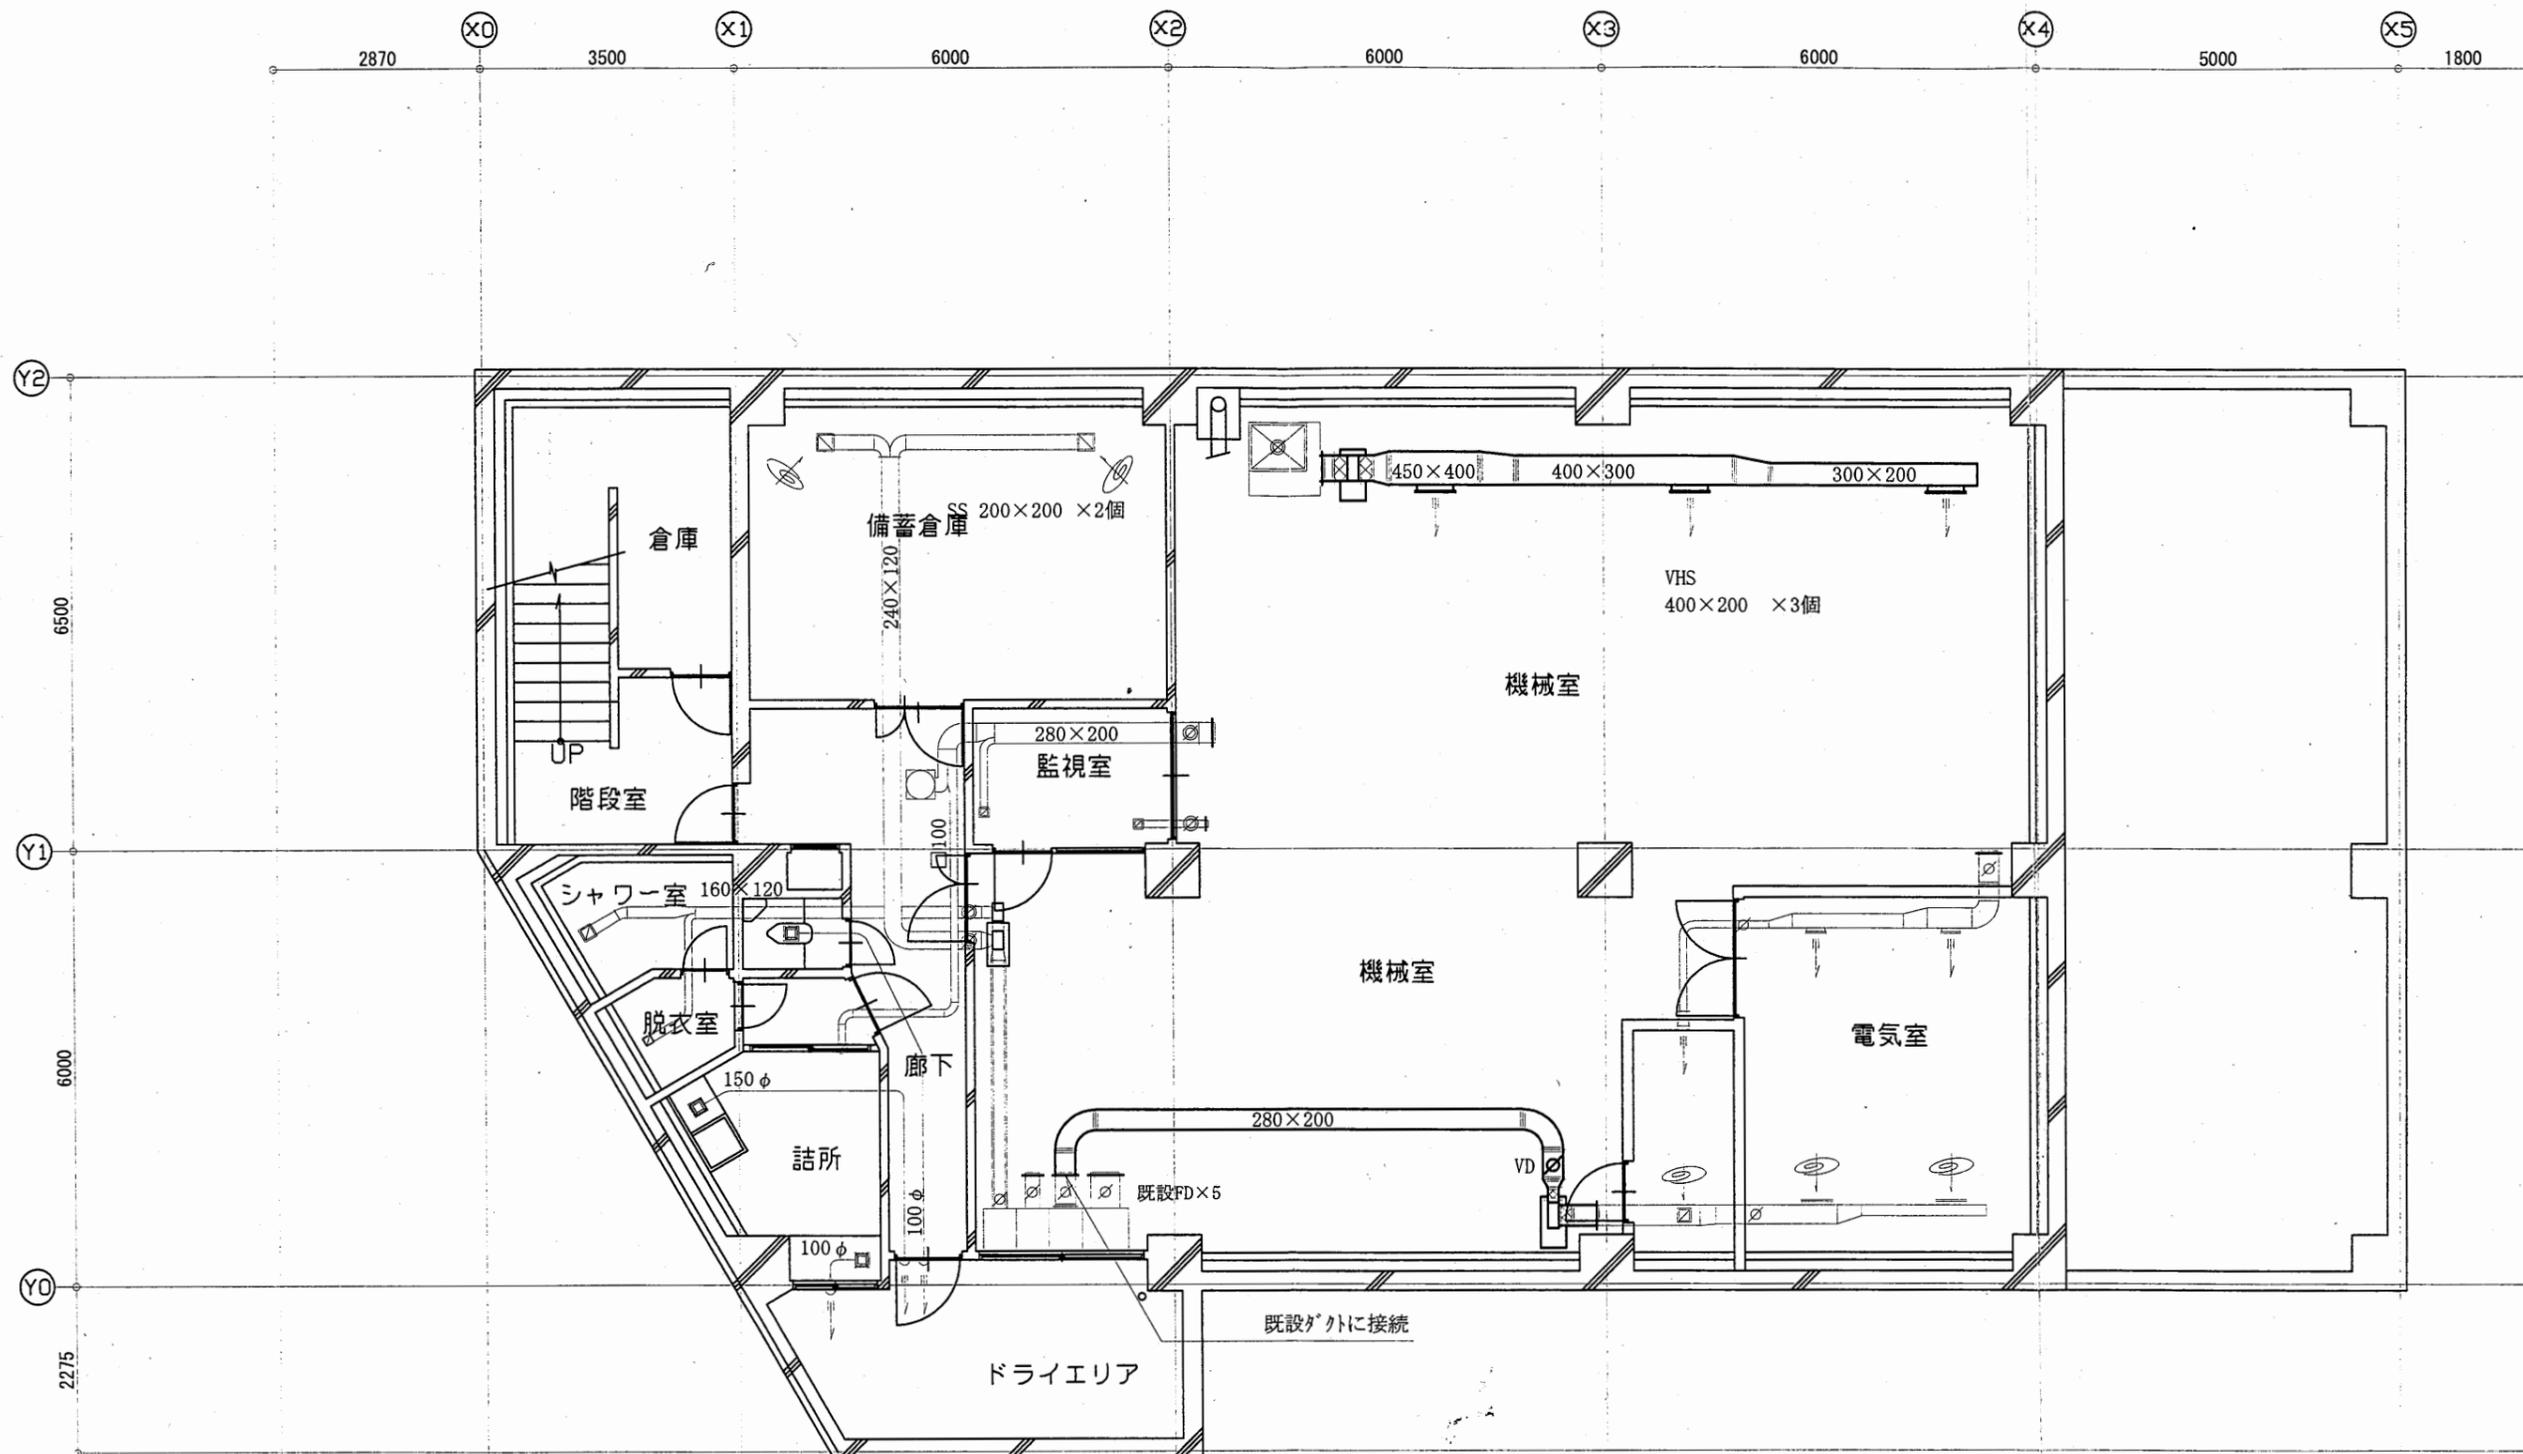


逸見行政C

工事名	追浜行政センターほか9か所建築基準法第12条定期点検業務委託			設計者資格 氏名	級建築士登録第 号			課長	主査等	担当者	横須賀市 財政部 FM推進課
図面名称	B1F空調ダクト図	図番	縮尺	1:100	作図	平成	年	月	日		

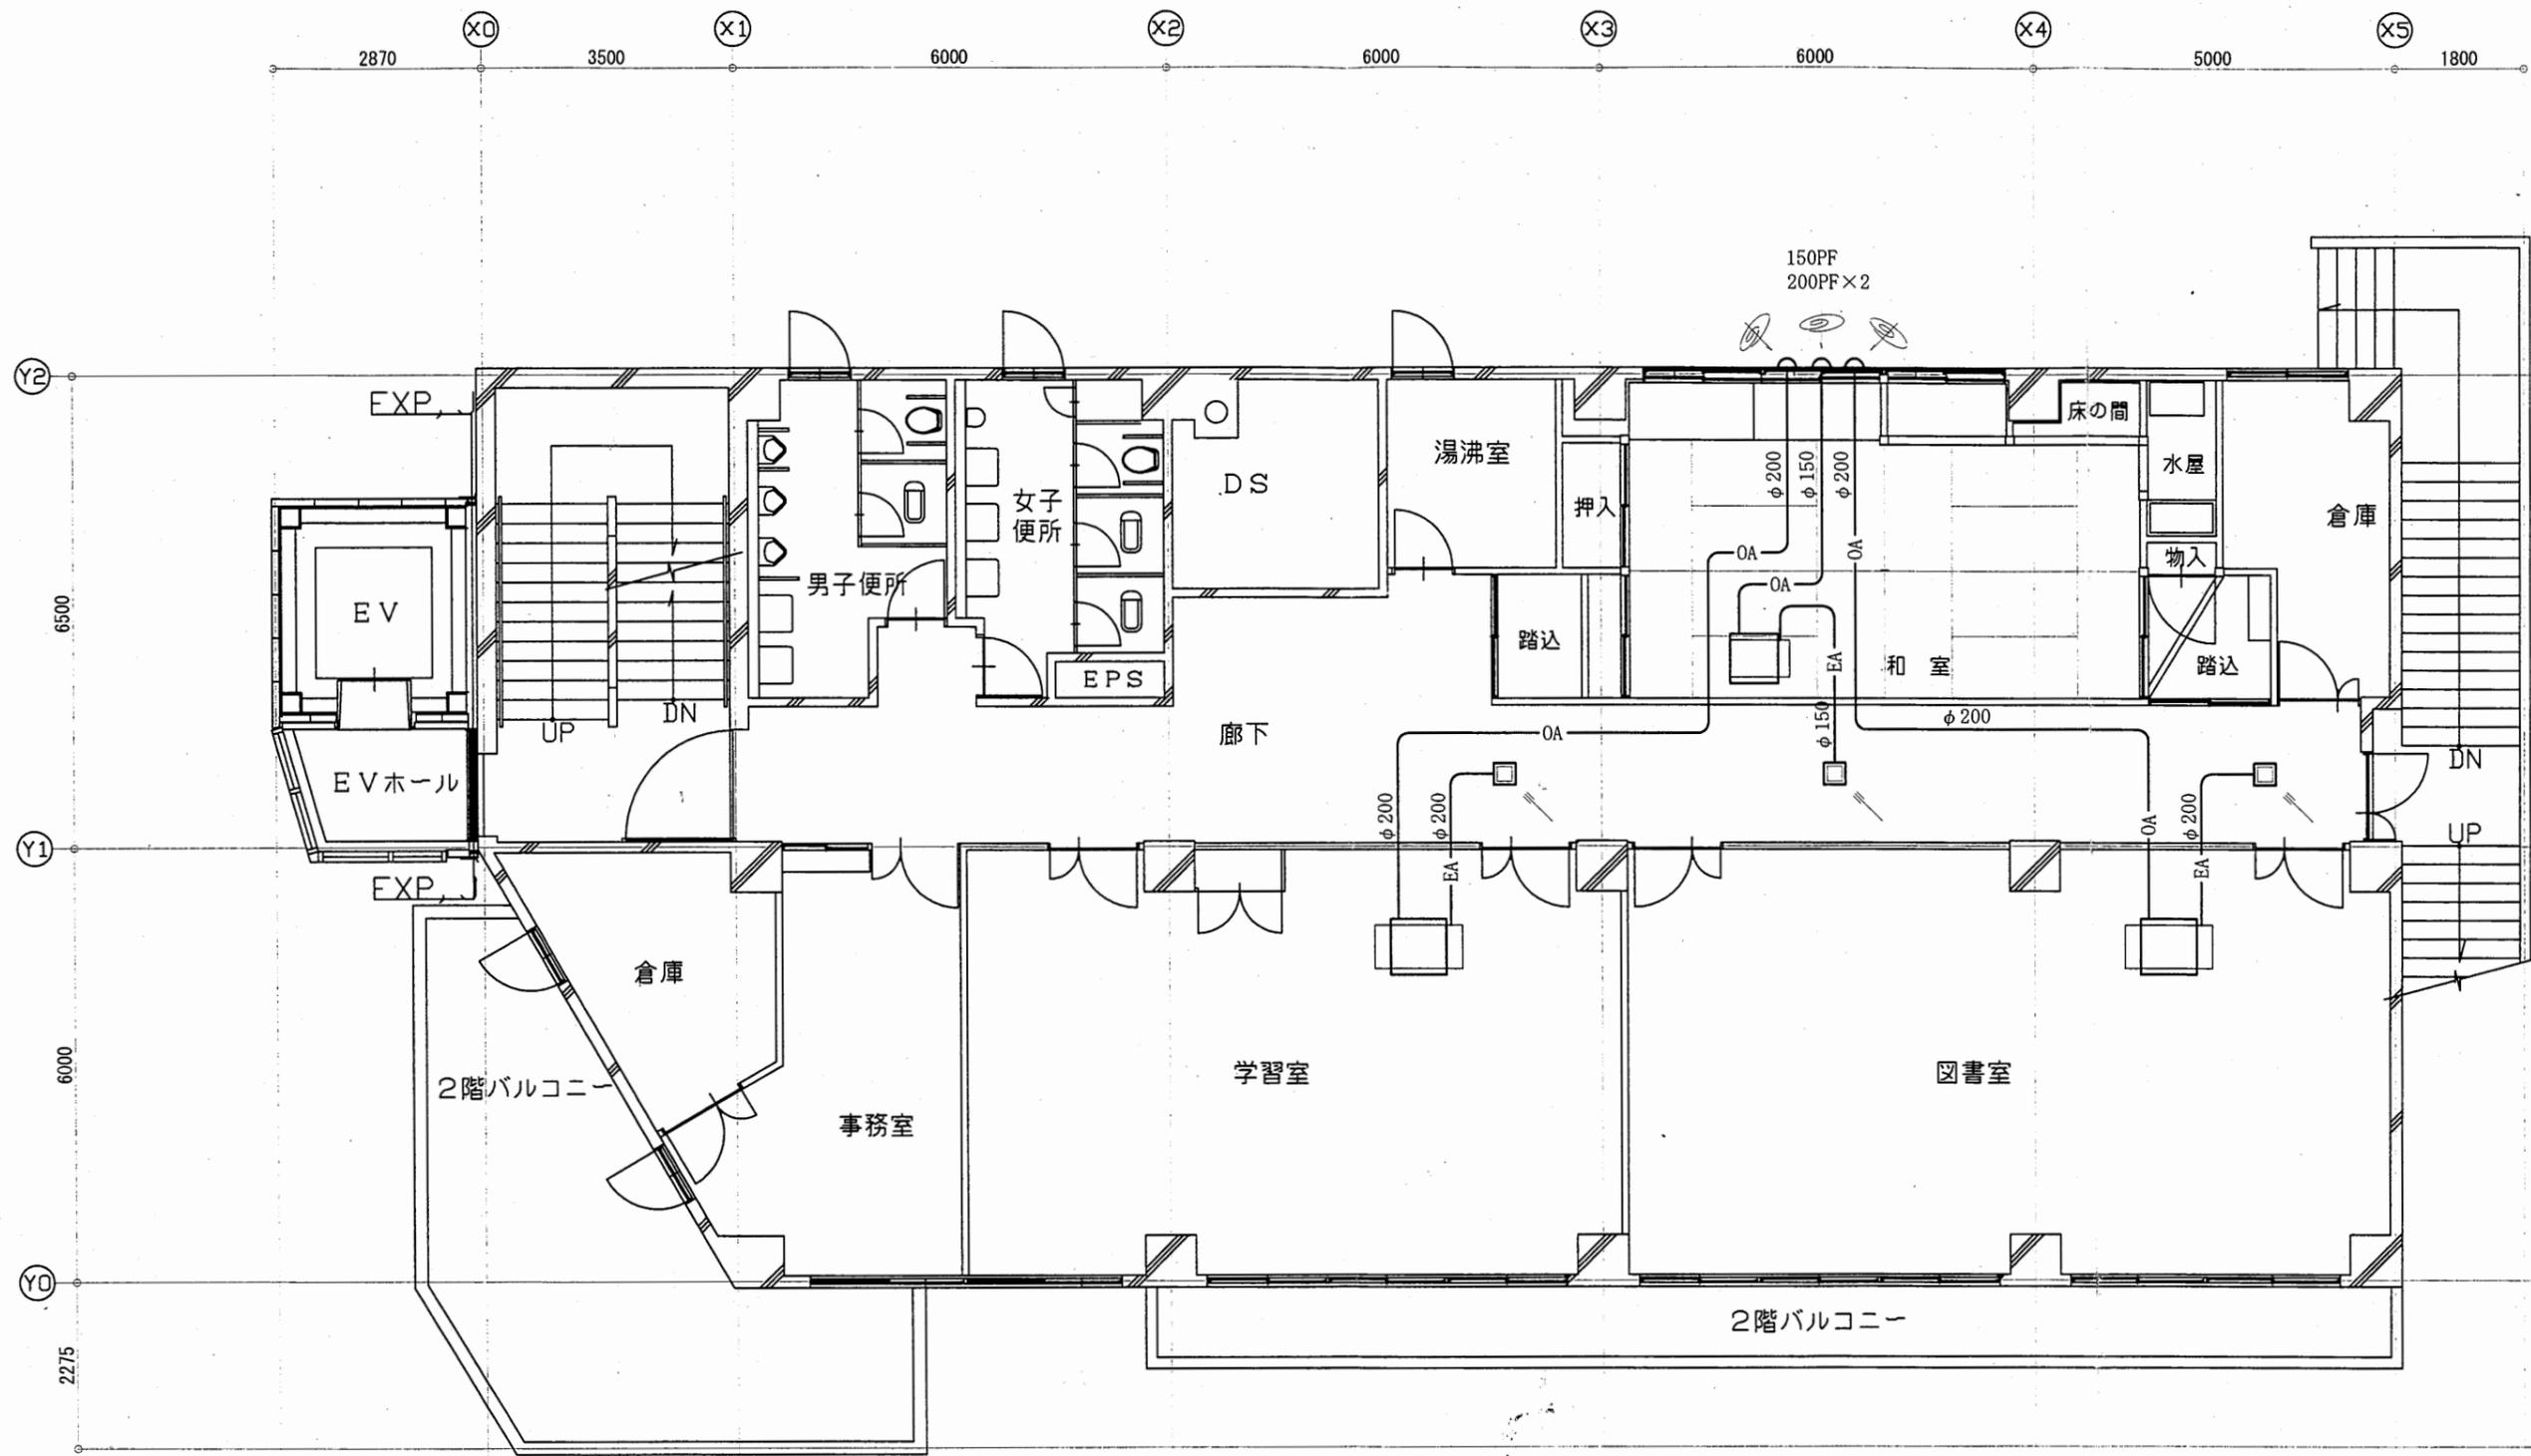


逸見行政C

工事名	追浜行政センターほか9か所建築基準法第12条定期点検業務委託			設計者資格 氏名	級建築士登録第 号			課長	主査等	担当者	横須賀市 財政部 FM推進課
図面名称	2F空調ダクト図	図番	縮尺	1:100	作図	平成	年	月	日		

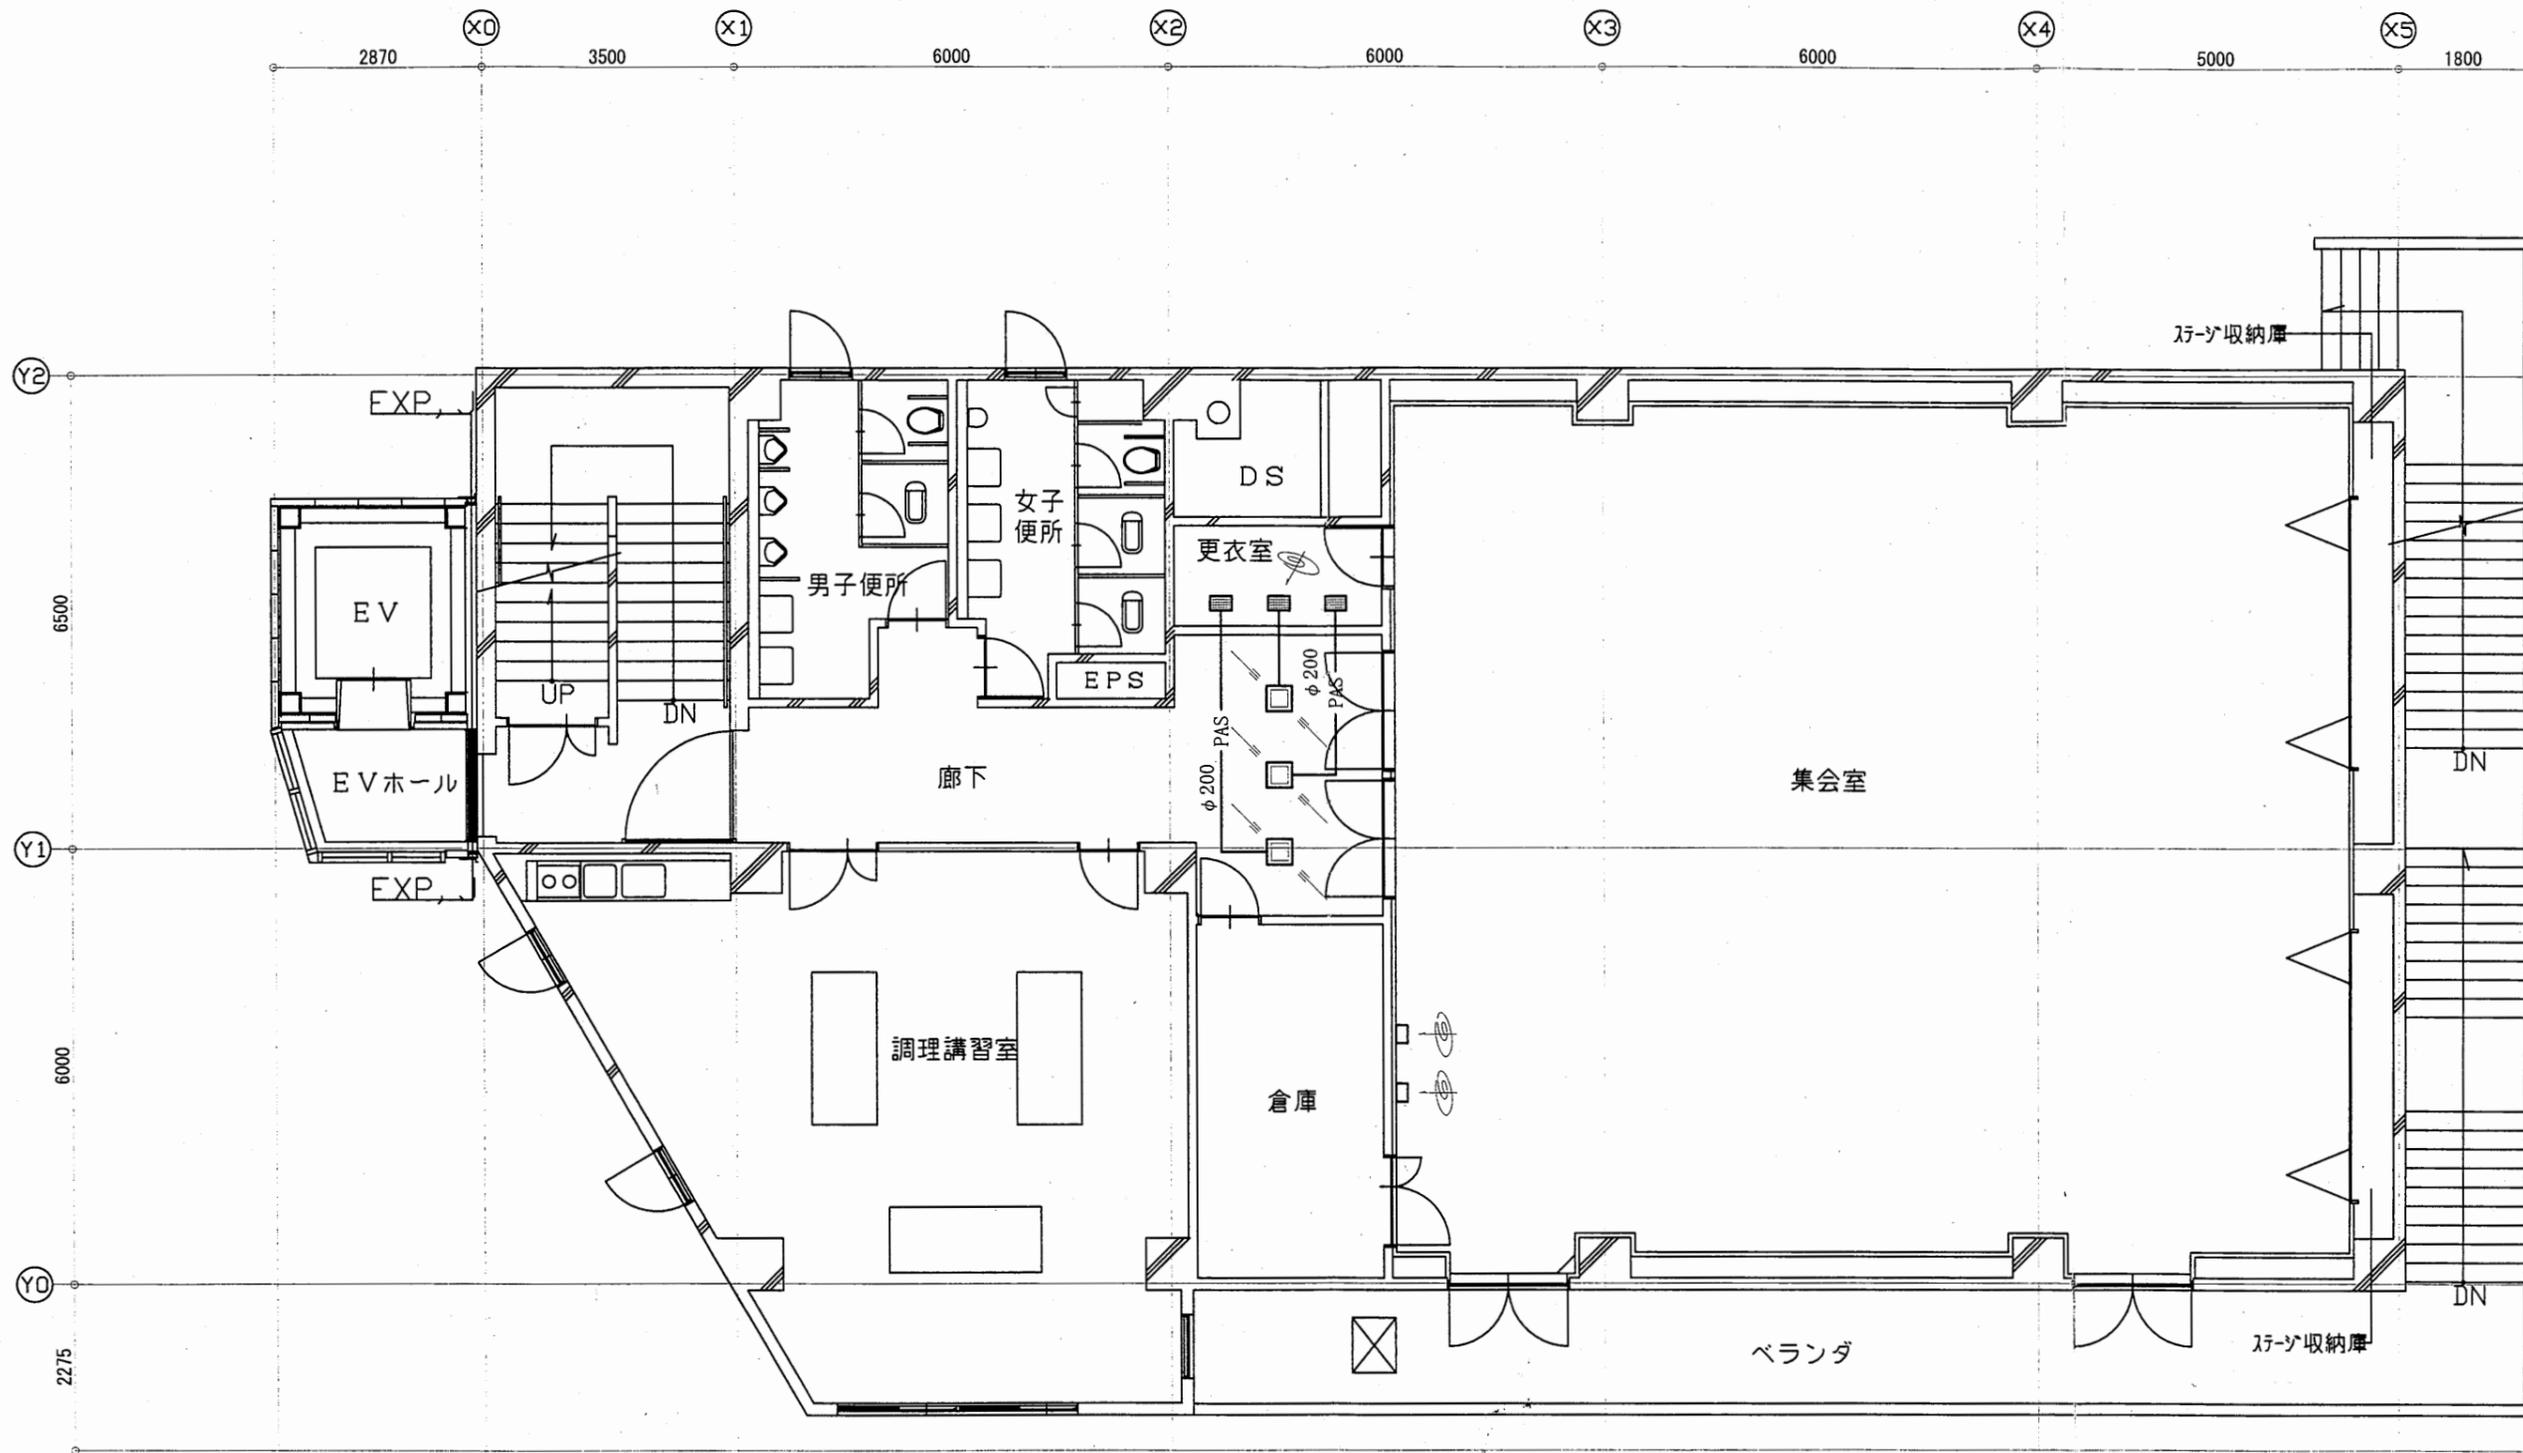



逸見行政C

工事名	追浜行政センターほか9か所建築基準法第12条定期点検業務委託			設計者資格 氏名	級建築士登録第 号			課長	主査等	担当者	横須賀市 財政部 FM推進課
図面名称	3F空調ダクト図	図番	縮尺	1:100	作図	平成	年	月	日		

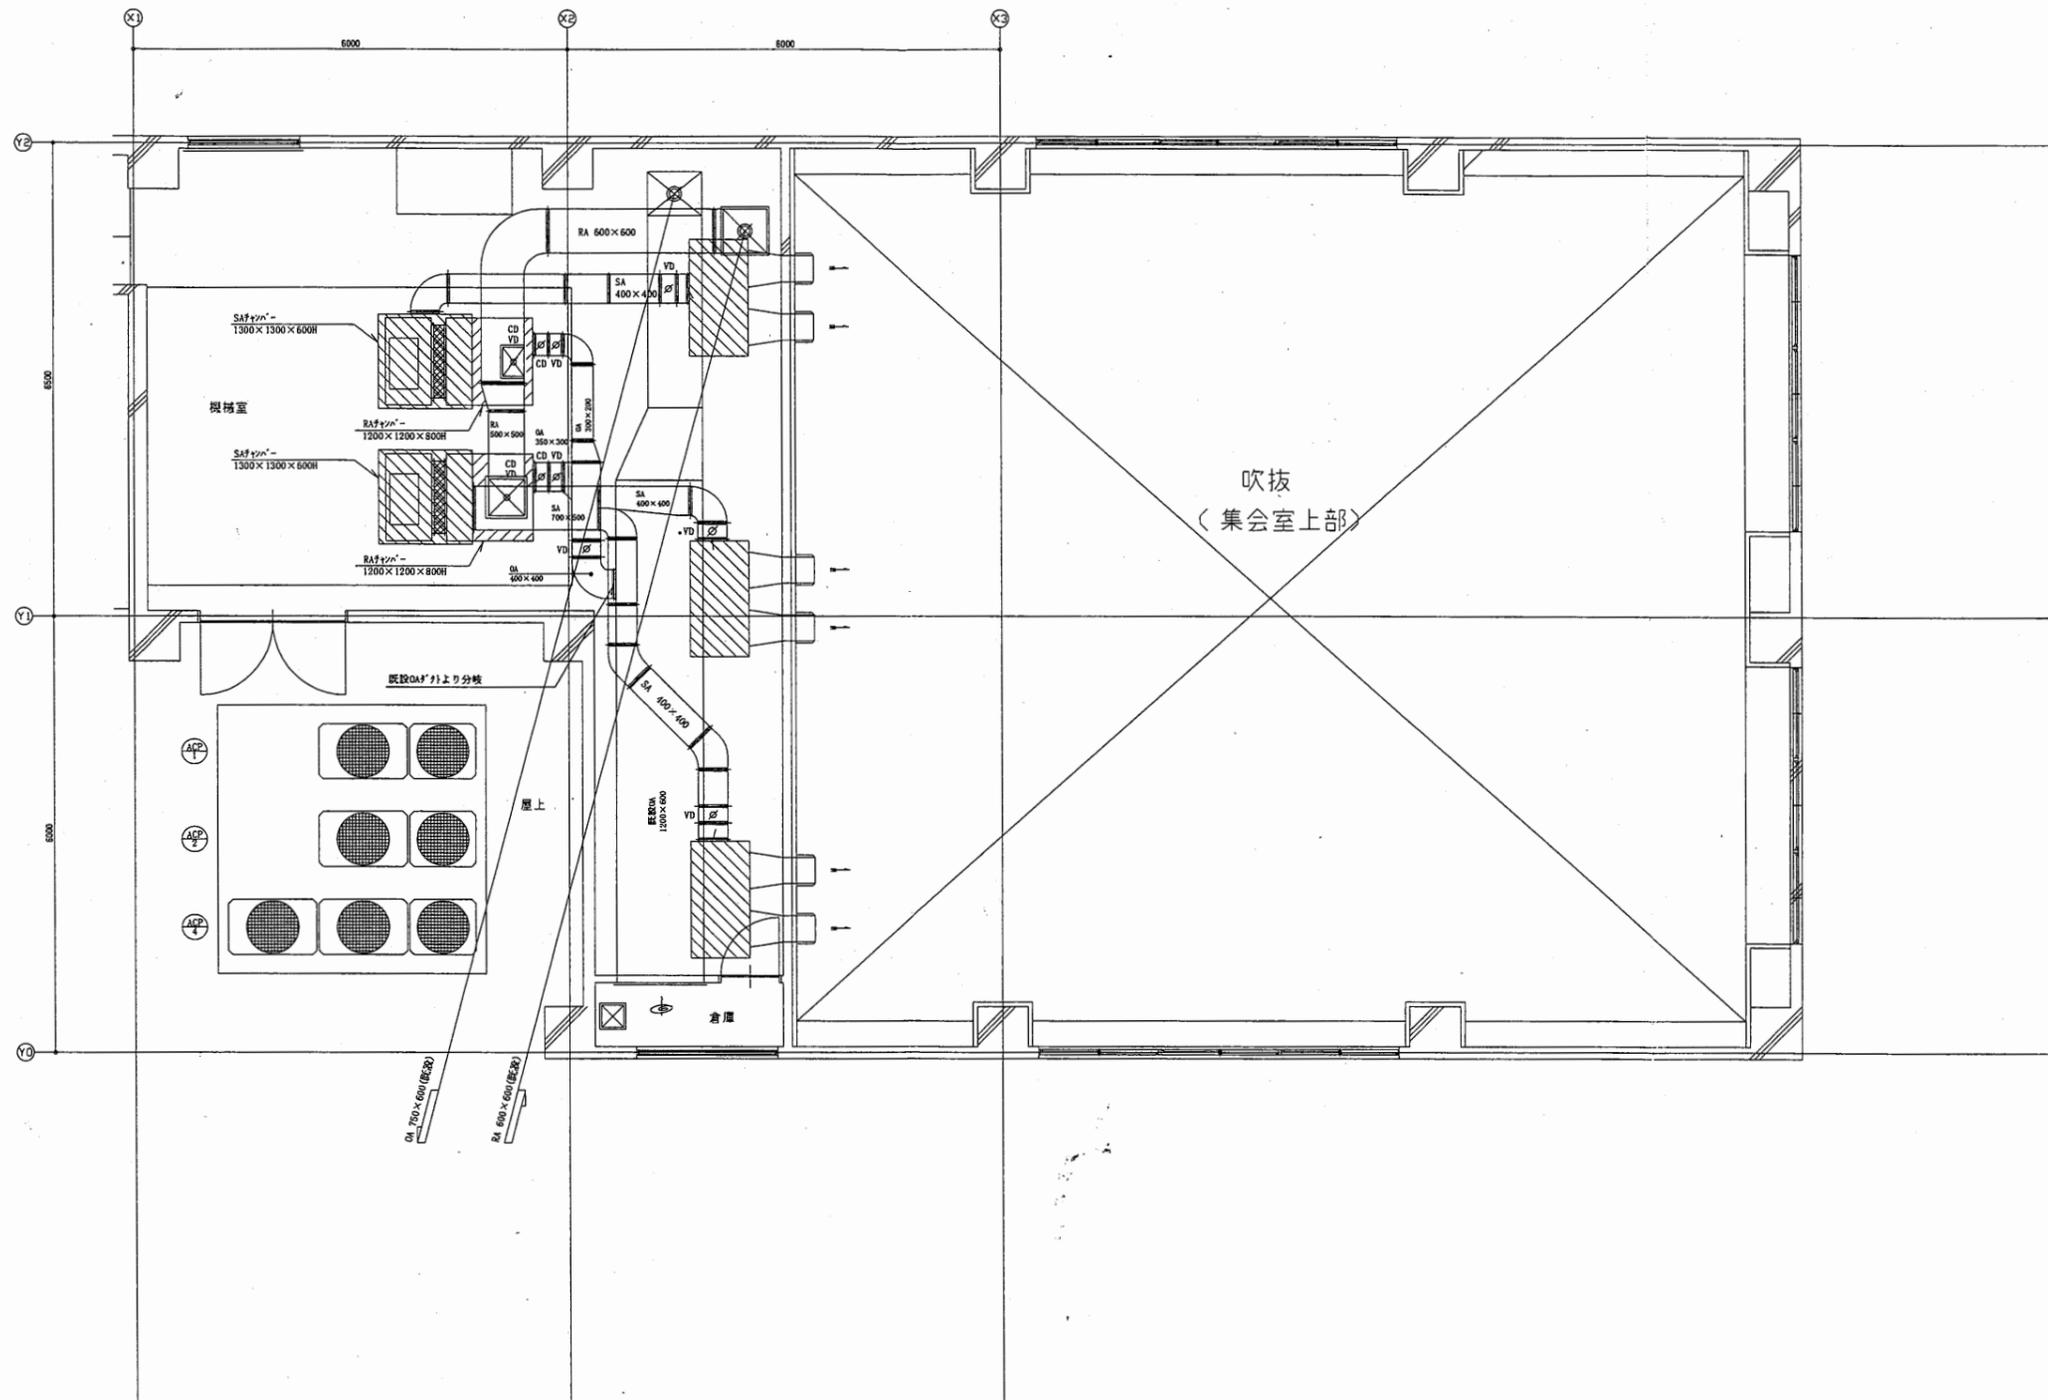

逸見行政C


工事名	追浜行政センターほか9か所建築基準法第12条定期点検業務委託			設計者資格 氏名	級建築士登録第 号			課長	主査等	担当者	横須賀市 財政部 FM推進課
図面名称	4F空調ダクト図	図番	縮尺	1:100	作図	平成	年	月	日		

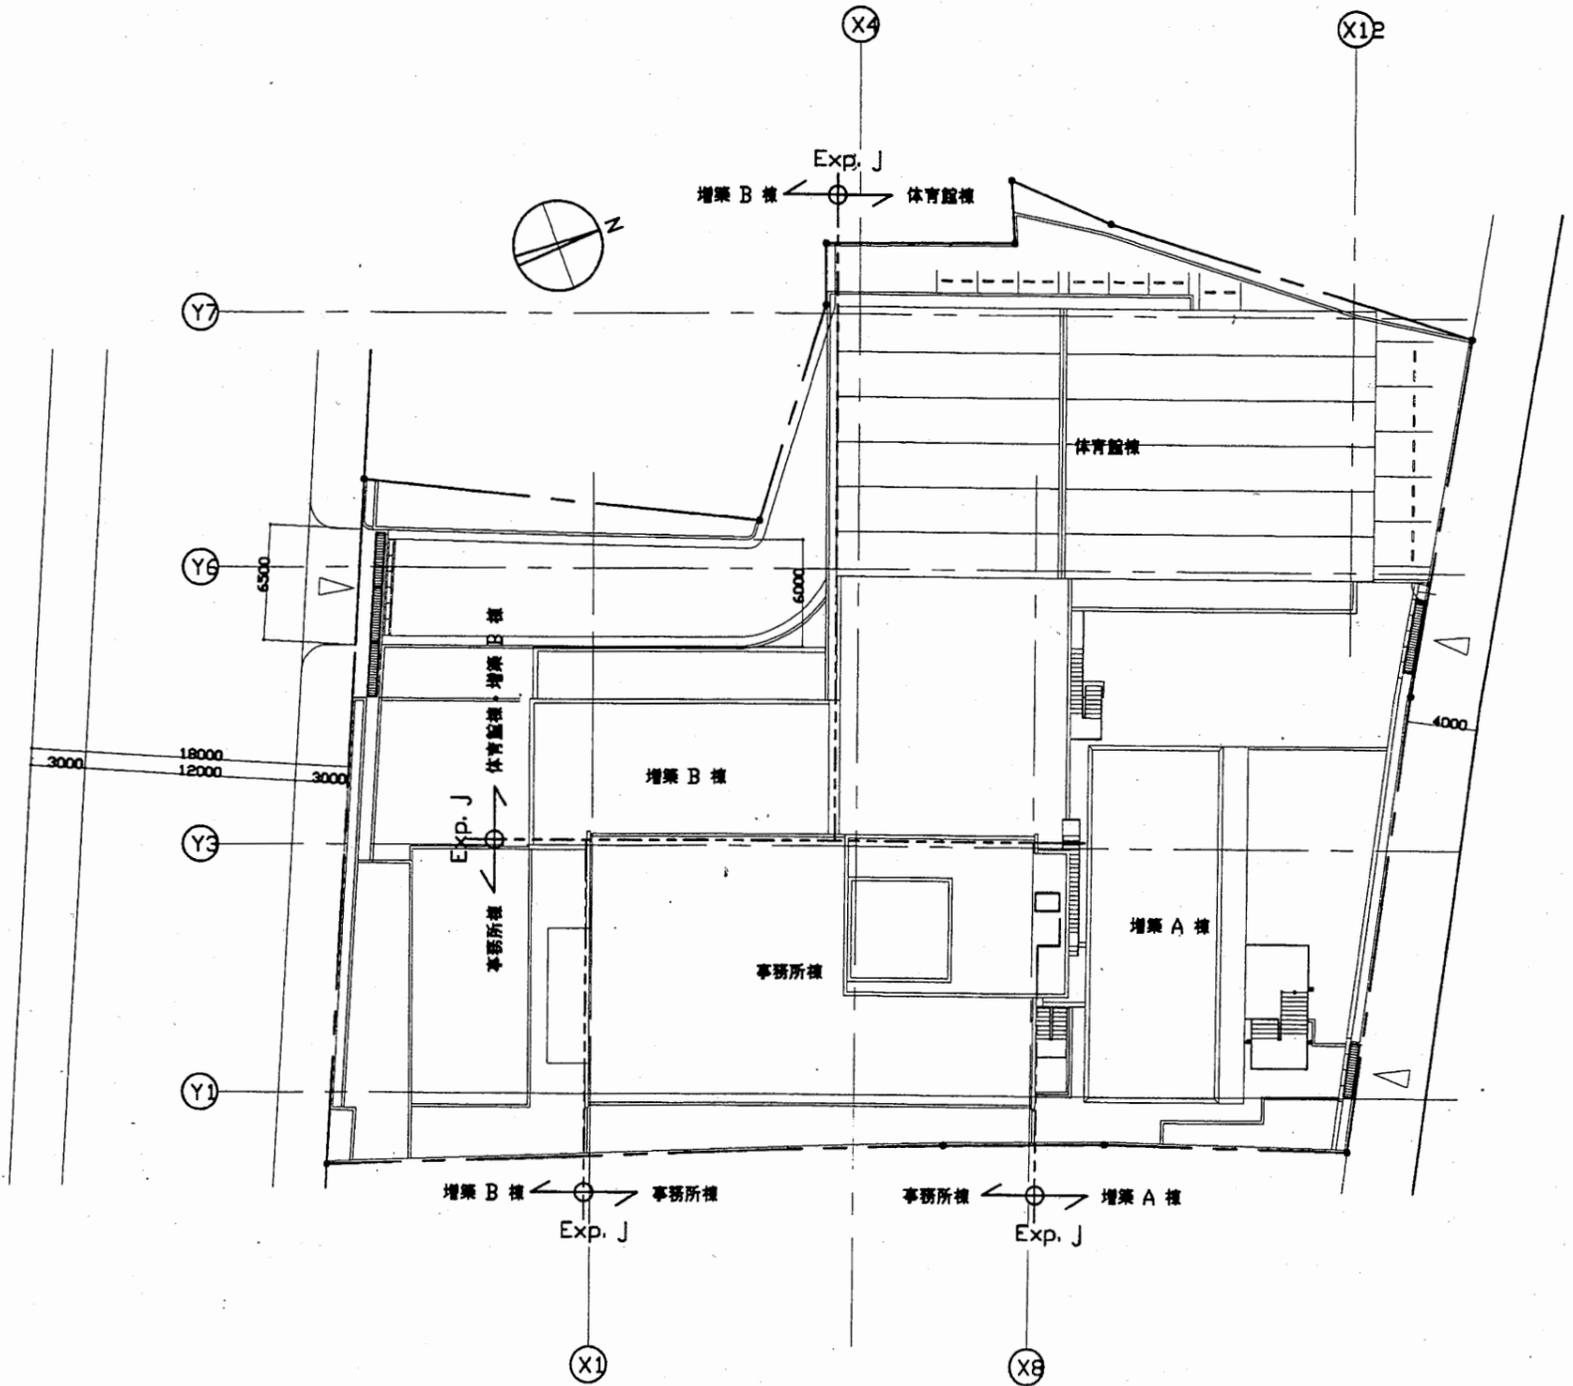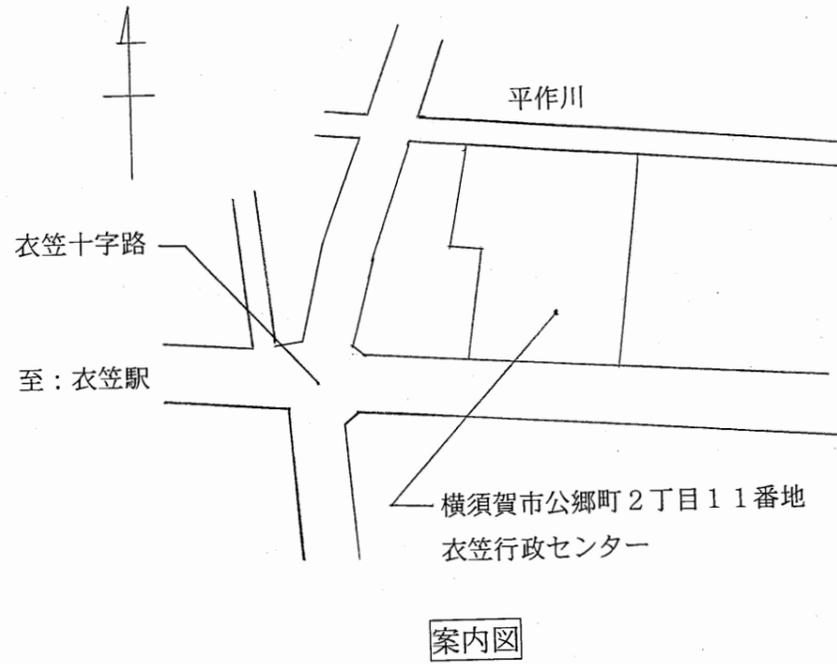


配置図 S 1:400

衣笠行政 C

工事名	追浜行政センターほか9か所建築基準法第12条定期点検業務委託			設計者資格 氏名	級建築士登録第 号			課長	主査等	担当者	横須賀市 財政部 FM推進課
図面名称	案内・配置図	図番	縮尺	1:400	作図	平成 年 月 日					

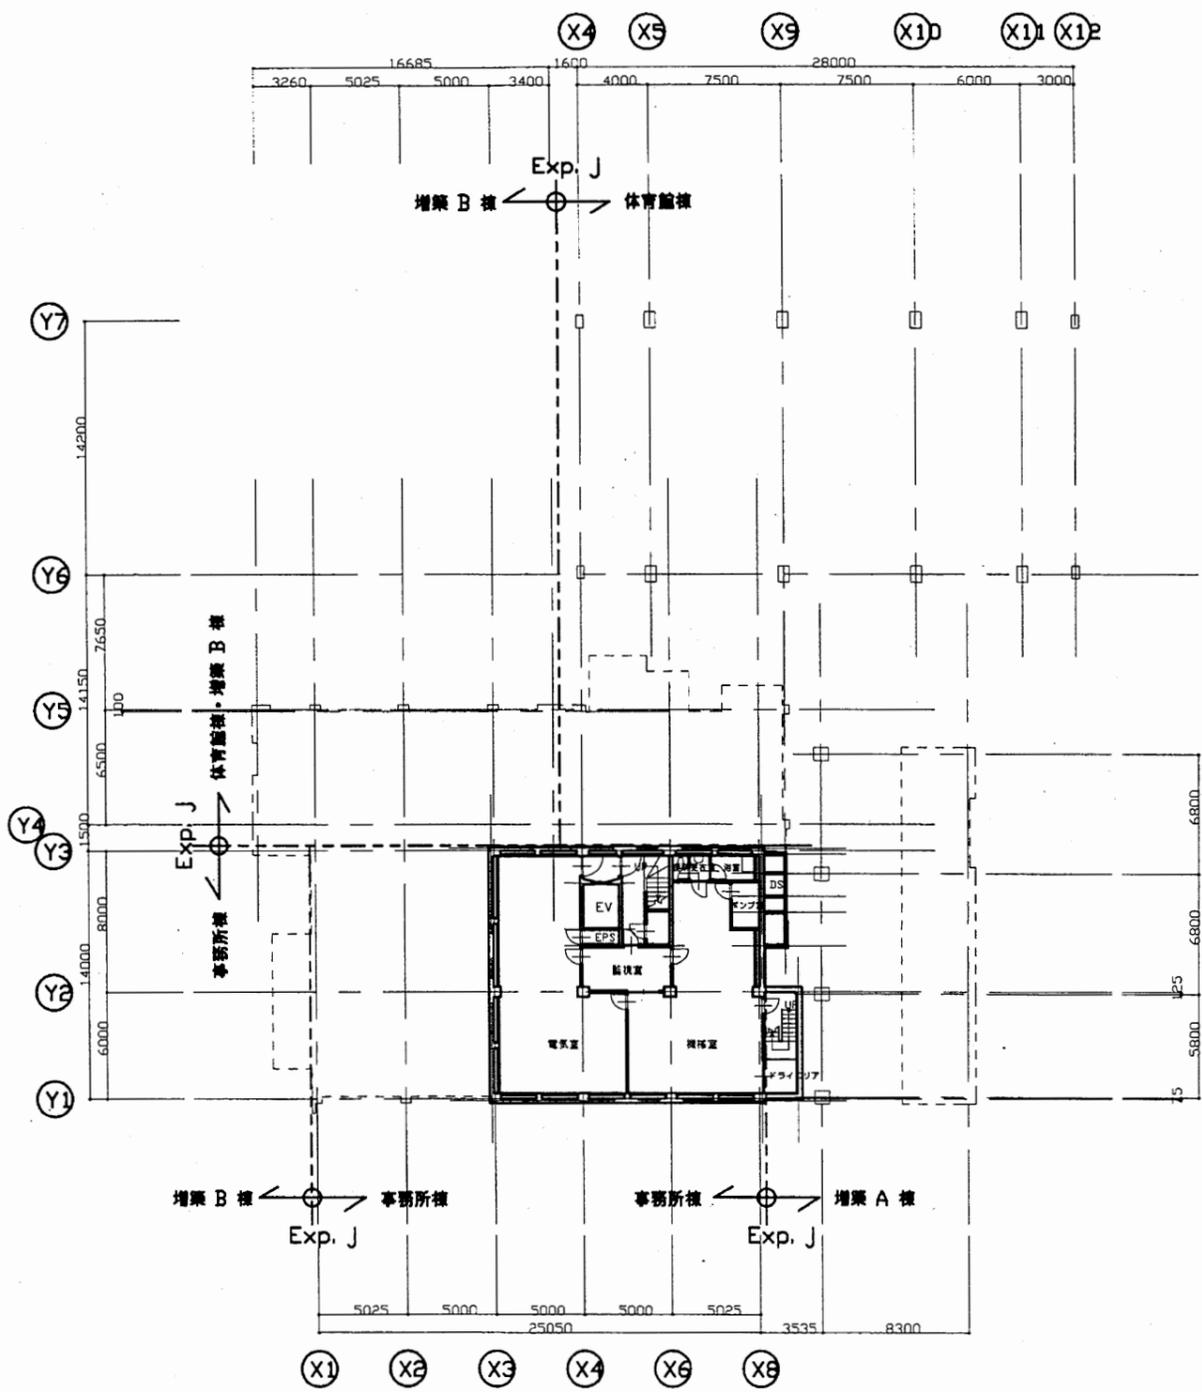



地下1階平面図 S1:400

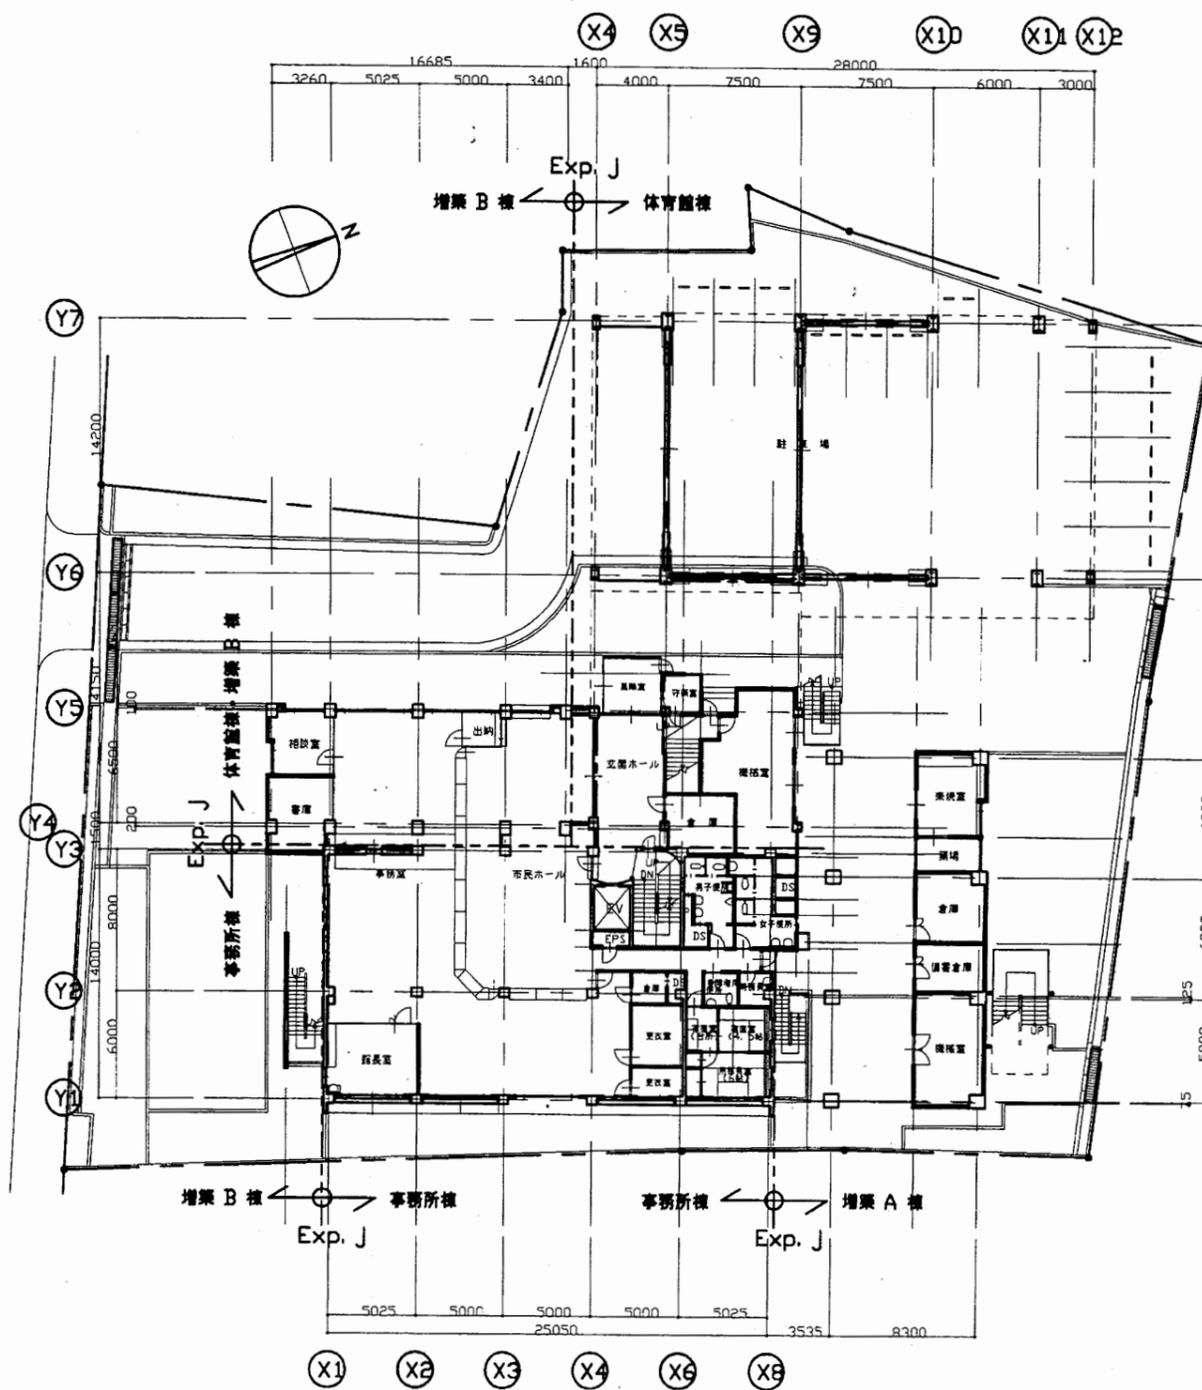

地下1階平面図 S1:400


衣笠行政C

工事名	追浜行政センターほか9か所建築基準法第12条定期点検業務委託			設計者資格 氏名	級建築士登録第 号			課長	主査等	担当者	横須賀市 財政部 FM推進課
図面名称	地下1階平面図	図番	縮尺	1:400	作図	平成	年	月	日		

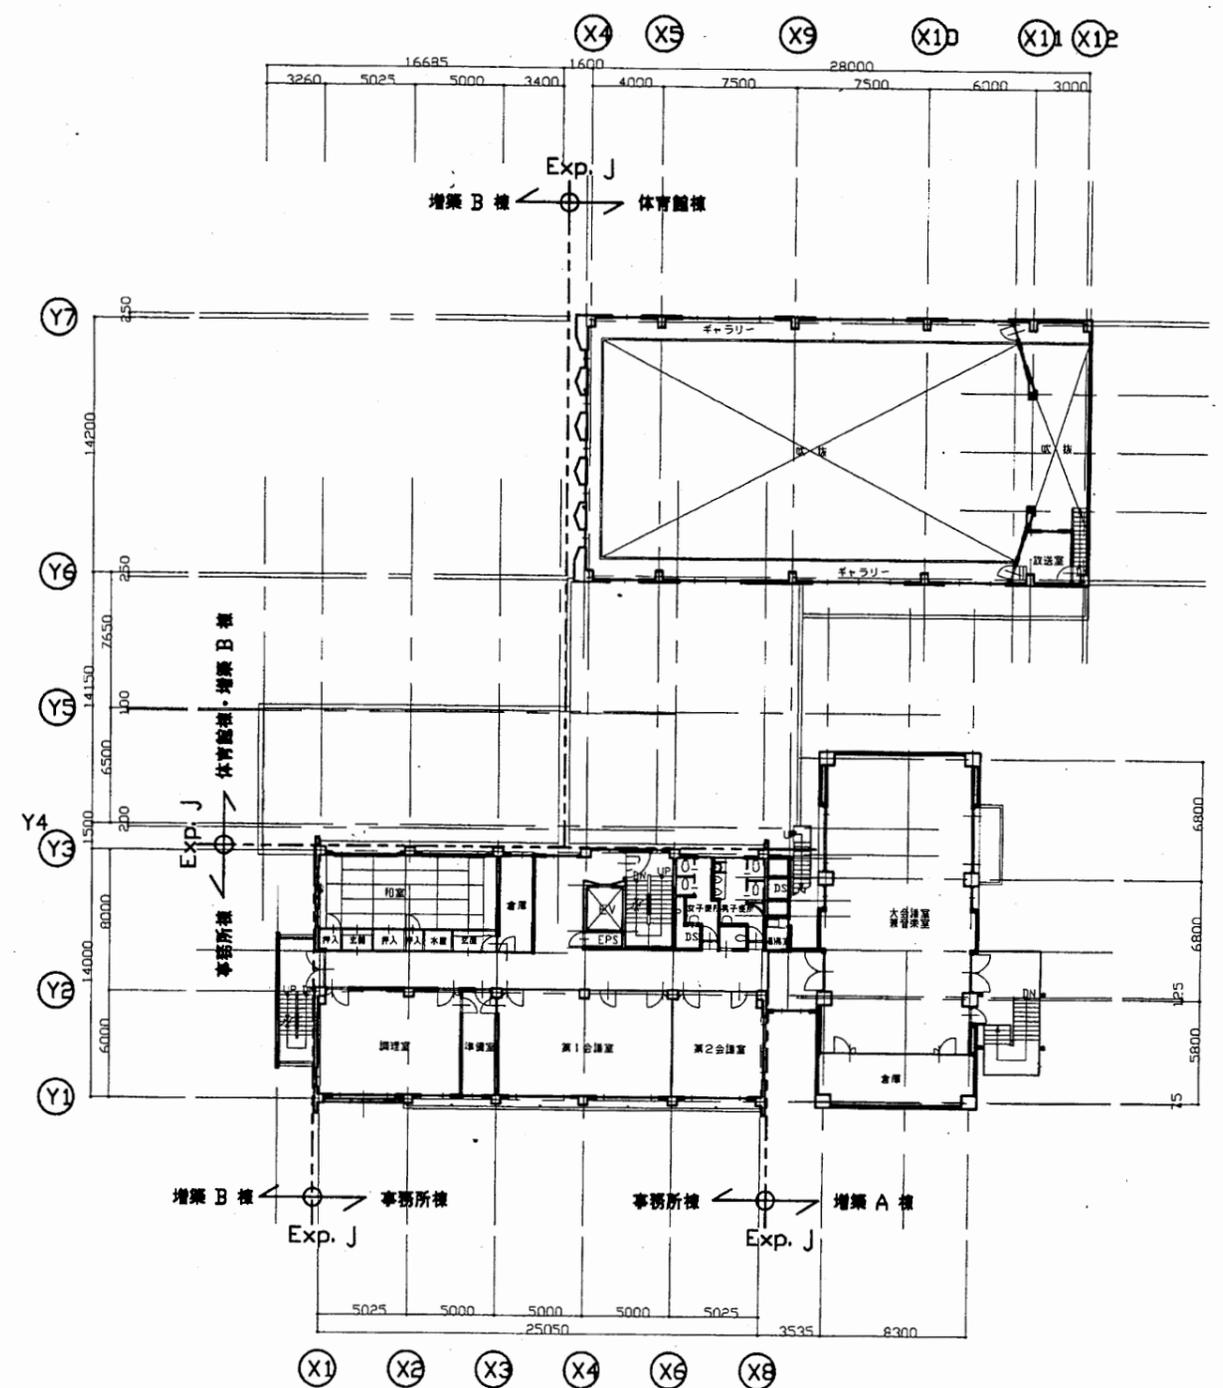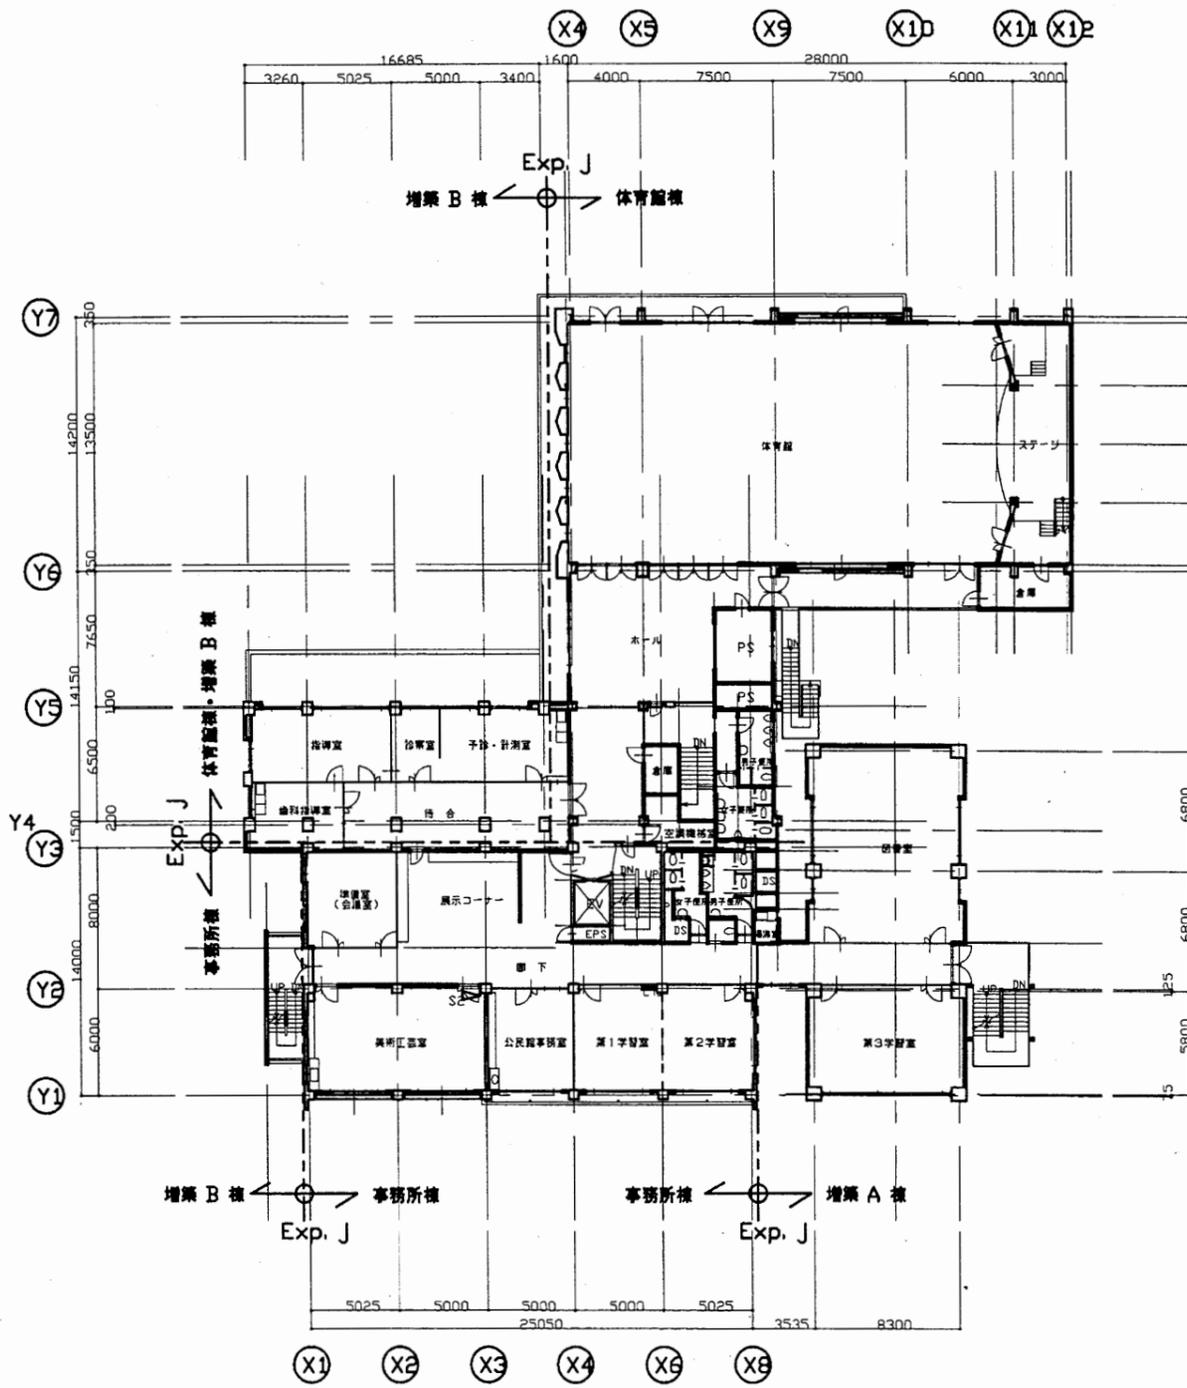


衣笠行政C

工事名	追浜行政センターほか9か所建築基準法第12条定期点検業務委託			設計者資格 氏名	級建築士登録第 号		課長	主査等	担当者	横須賀市 財政部 FM推進課
図面名称	2階・3階平面図	図番	縮尺	1:400	作図	平成 年 月 日				

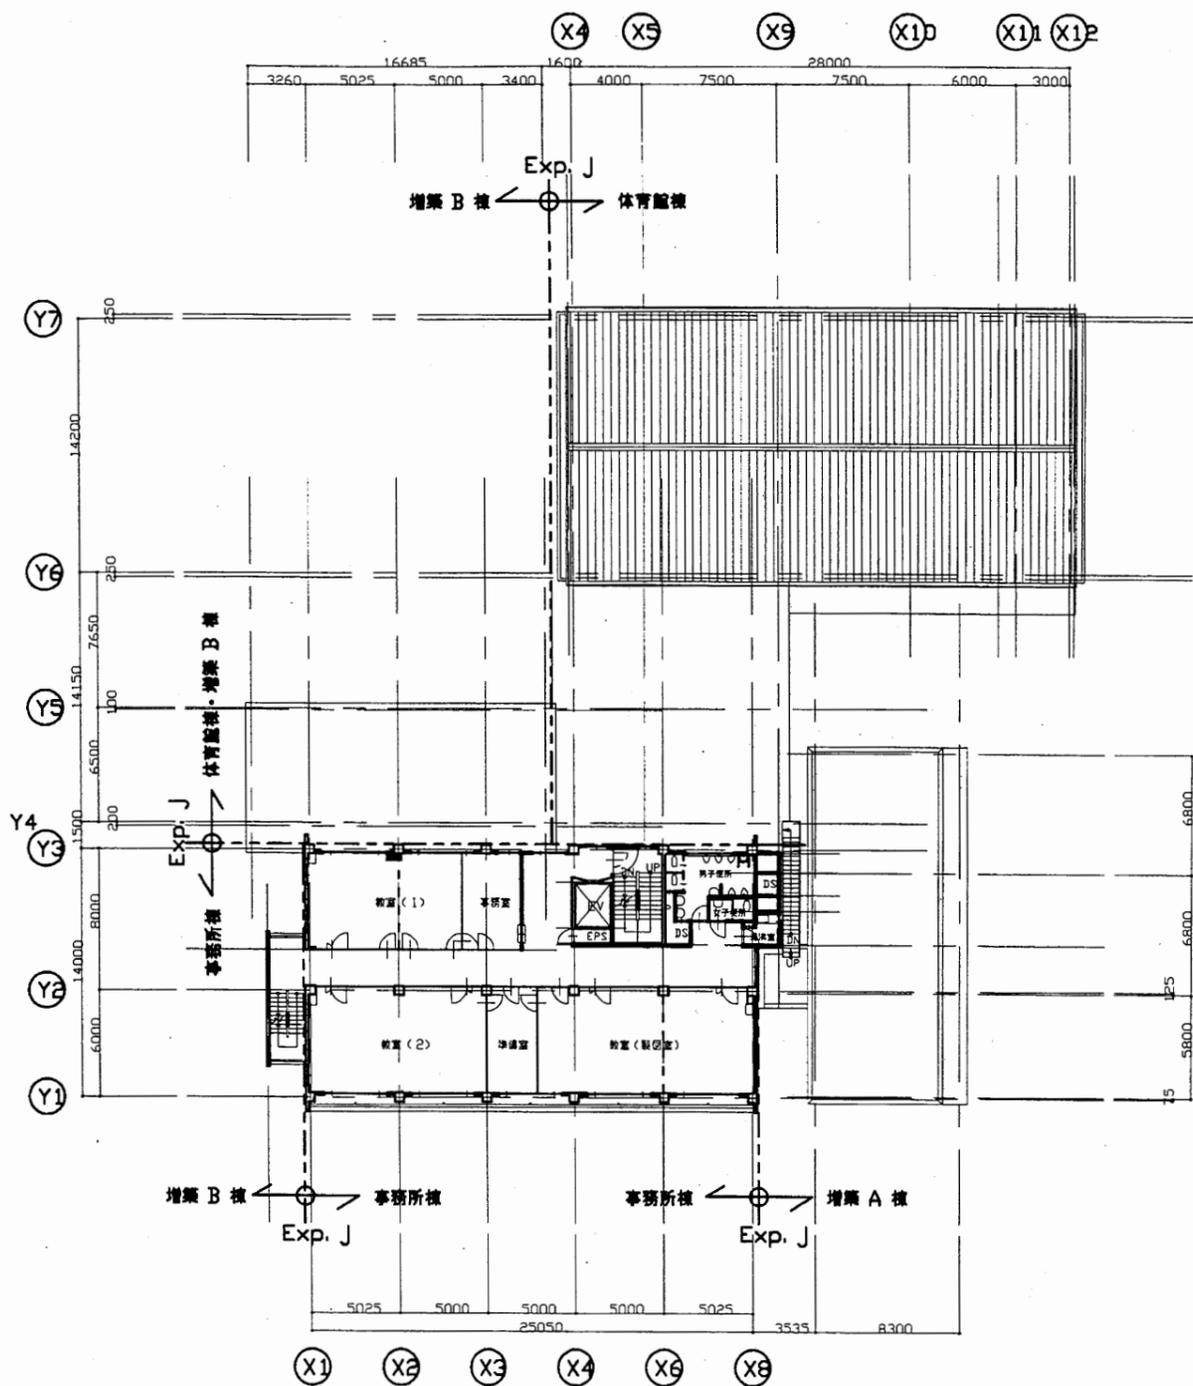


4階平面図 S1:400

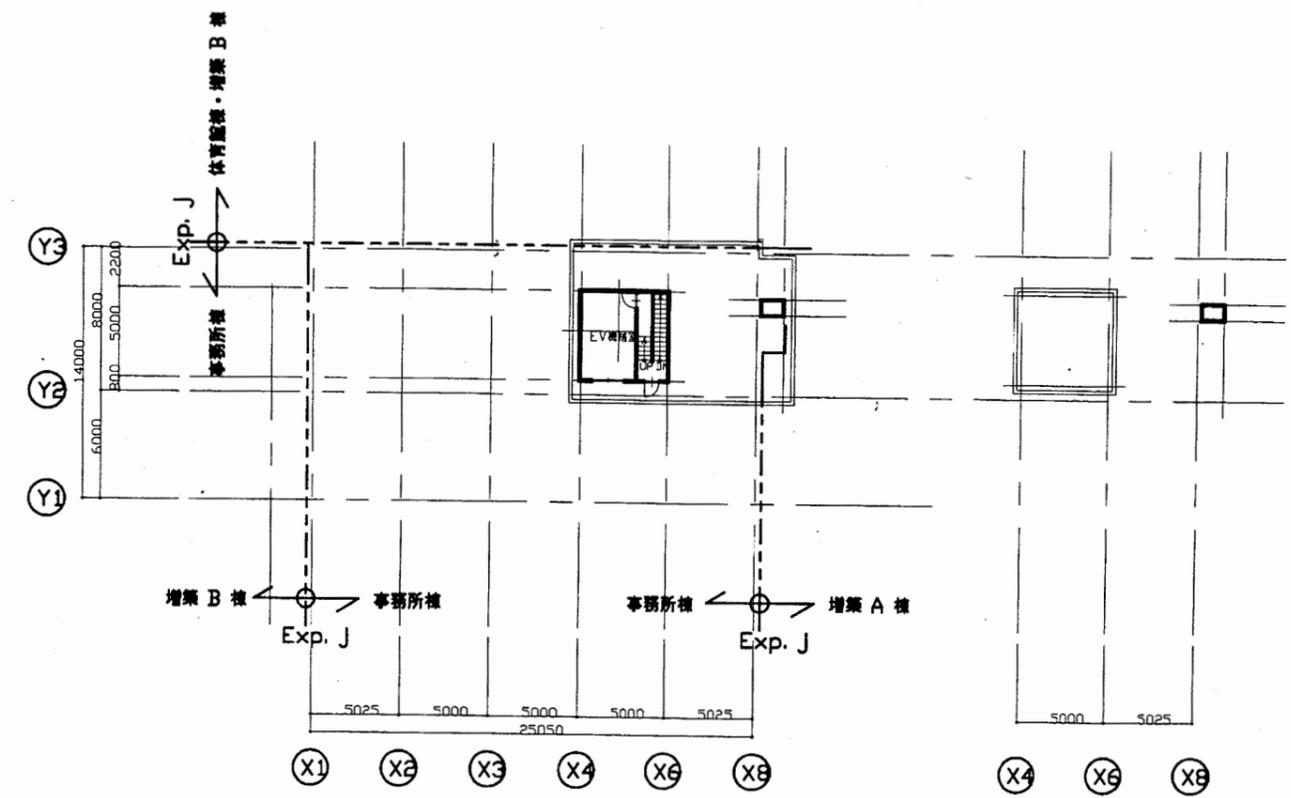

屋階平面図 S1:400

PH平面図 S1:400

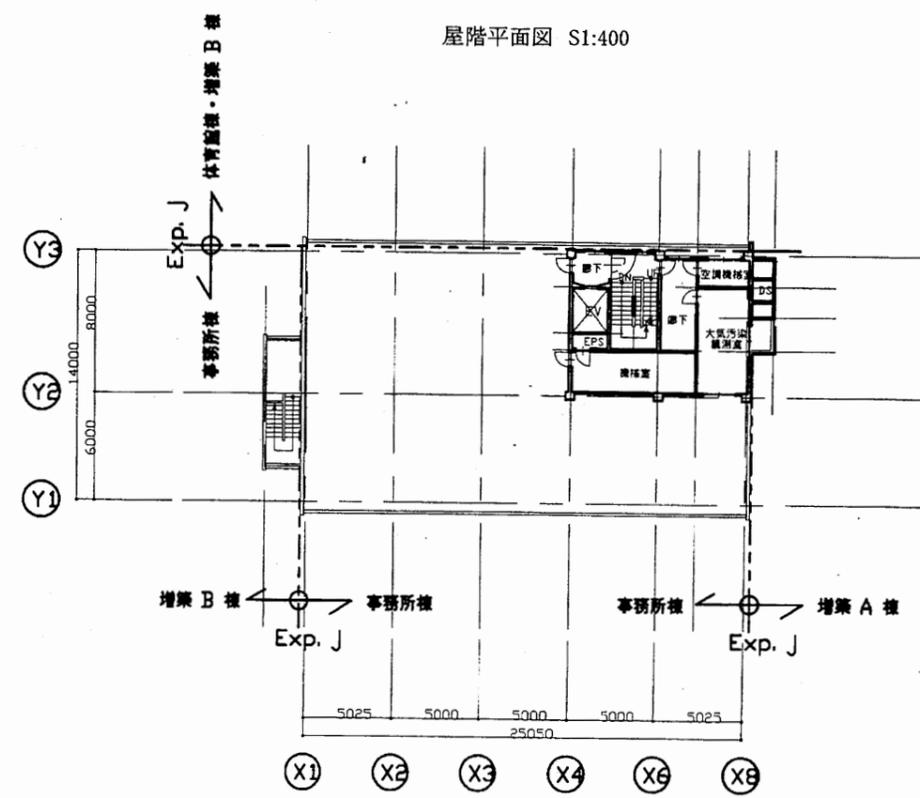


5階平面図 S1:400

衣笠行政C

工事名	追浜行政センターほか9か所建築基準法第12条定期点検業務委託			設計者資格 氏名	級建築士登録第 号		課長	主査等	担当者	横須賀市 財政部 FM推進課
図面名称	4階・屋階平面図	図番	縮尺	1:400	作図	平成 年 月 日				


事務所棟 ← Exp. J → 増築 A 棟

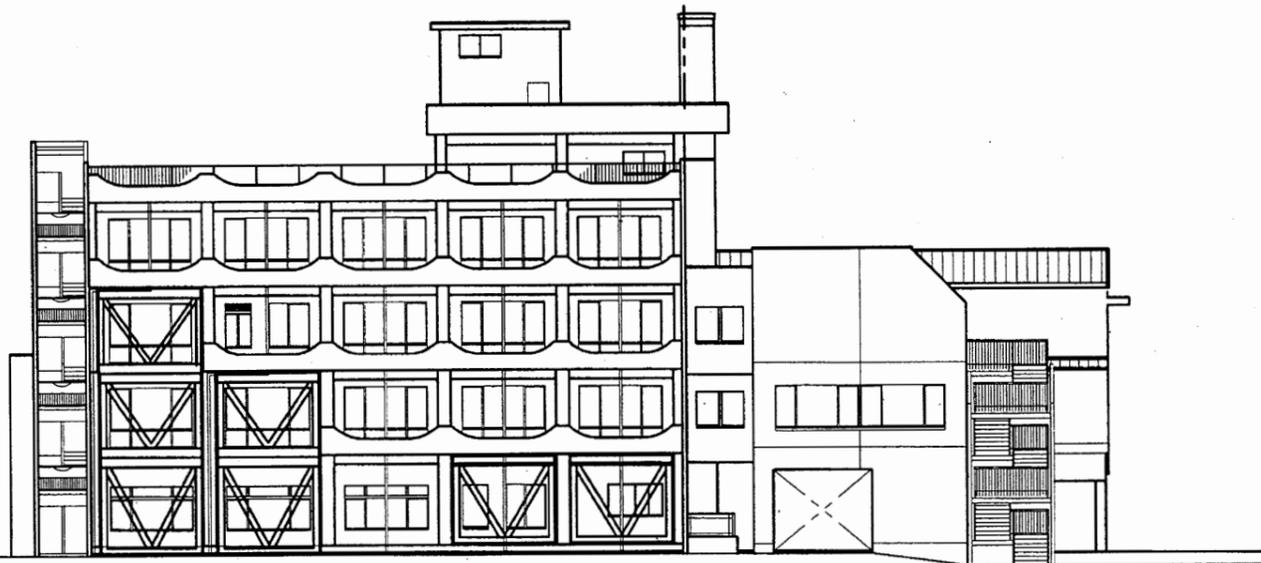

X1 X2 X3 X4 X6 X8 X12

東側立面図 S 1:300

Exp. J ; 体育館棟・増築 B 棟 ← Exp. J → 事務所棟

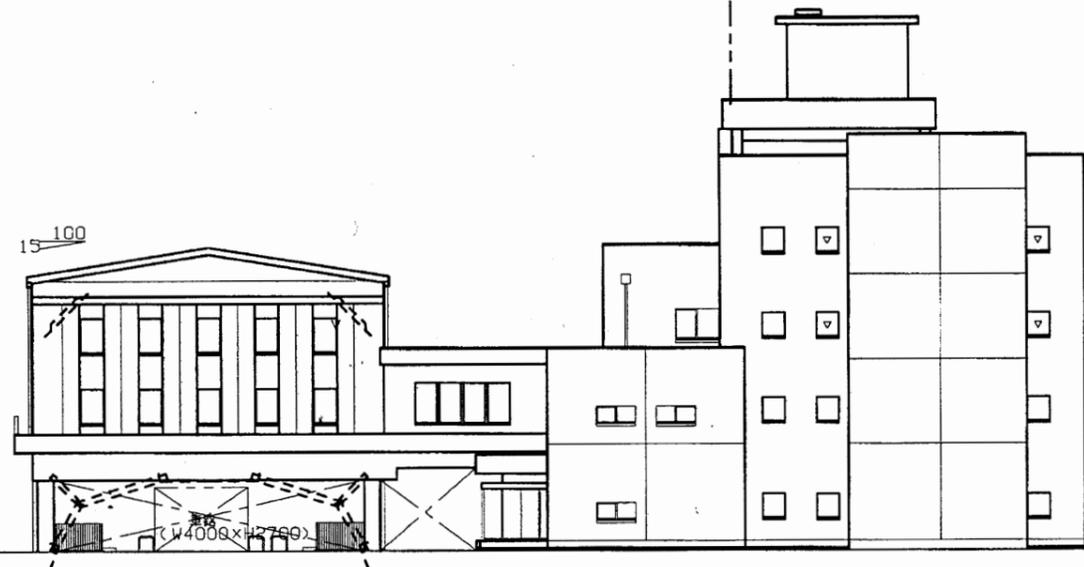


Y7 Y6 Y5 Y4 Y3 Y2 Y1

南側立面図 S 1:300


衣笠行政C

工事名	追浜行政センターほか9か所建築基準法第12条定期点検業務委託		設計者資格 氏名	級建築士登録第 号			課長	主査等	担当者	横須賀市 財政部 FM推進課
図面名称	東・南側立面図	図番	縮尺	1:300	作図	平成 年 月 日				

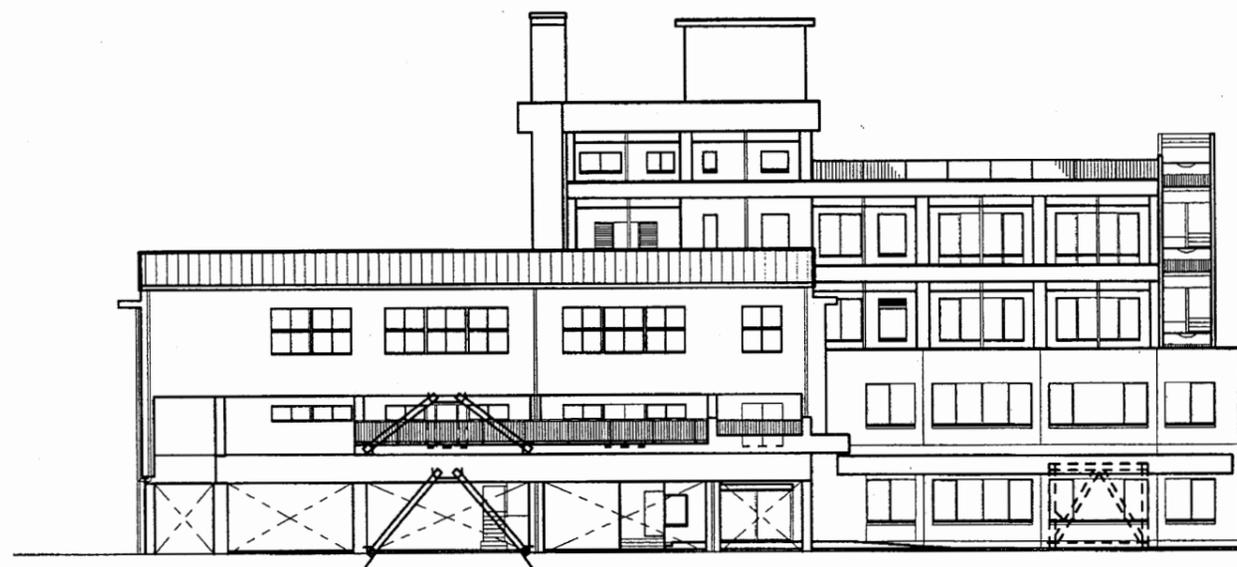

X12 X11 X10 X9 X5 X4 X3 X2 X1

西側立面図 S 1:300

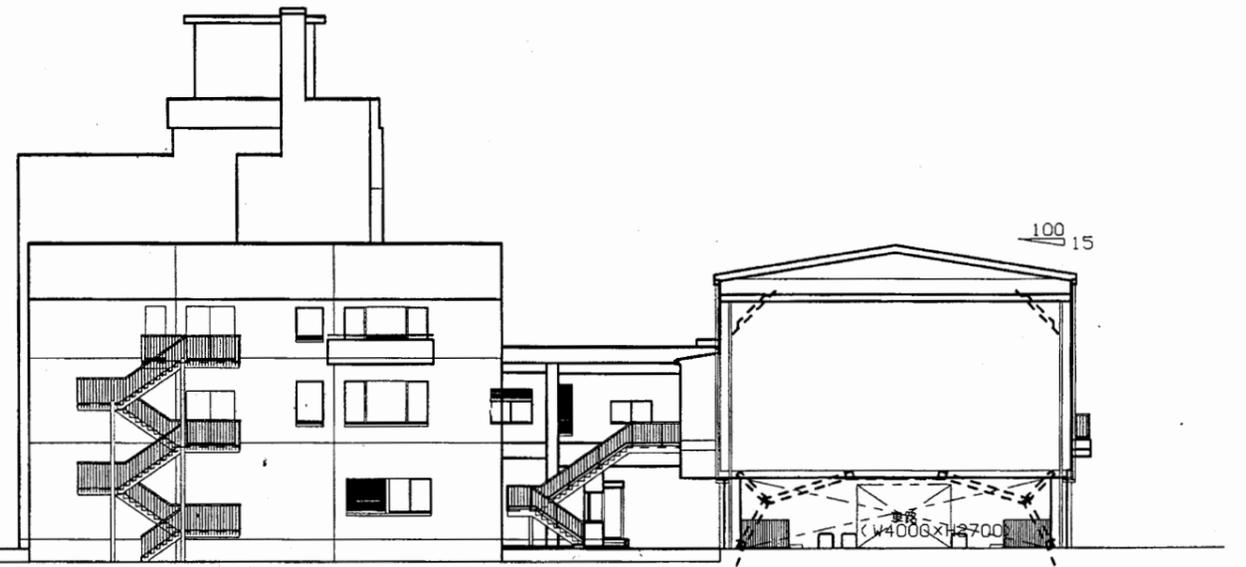


Y1 Y2 Y3 Y4 Y5 Y6 Y7

北側立面図 S 1:300


衣笠行政C

工事名	追浜行政センターほか9か所建築基準法第12条定期点検業務委託			設計者資格 氏名	級建築士登録第 号			課長	主査等	担当者	横須賀市 財政部 FM推進課
図面名称	西・北側立面図	図番		縮尺	1:300	作図	平成 年 月 日				

Exp. J
 増築 A 棟 ← ⊙ → 事務所棟

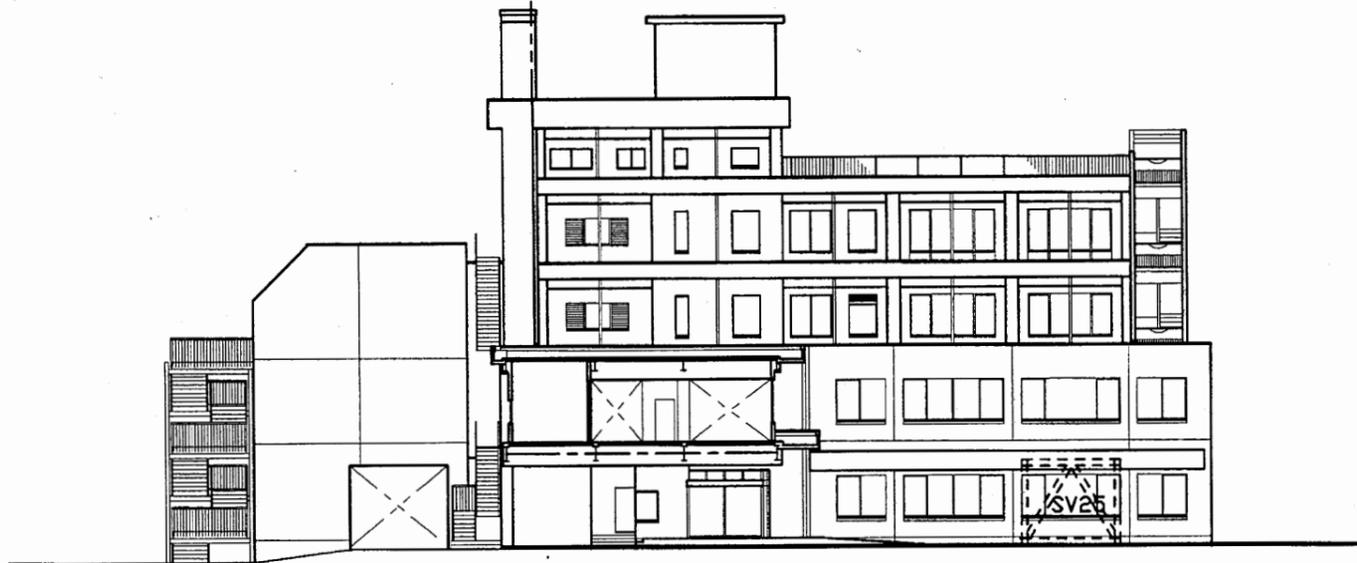



事務所棟西側立面図 S 1:300

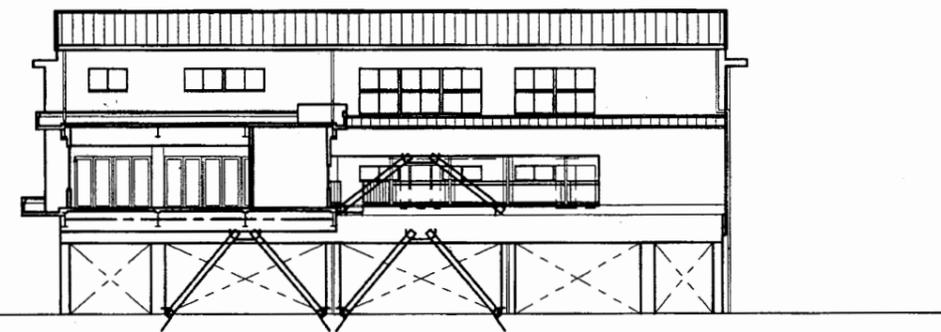

体育館棟東側立面図 S1:300



衣笠行政C

工事名	追浜行政センターほか9か所建築基準法第12条定期点検業務委託			設計者資格 氏名	級建築士登録第 号			課長	主査等	担当者	横須賀市 財政部 FM推進課
図面名称	西・東側立面図	図番	縮尺	1:300	作図	平成	年	月	日		

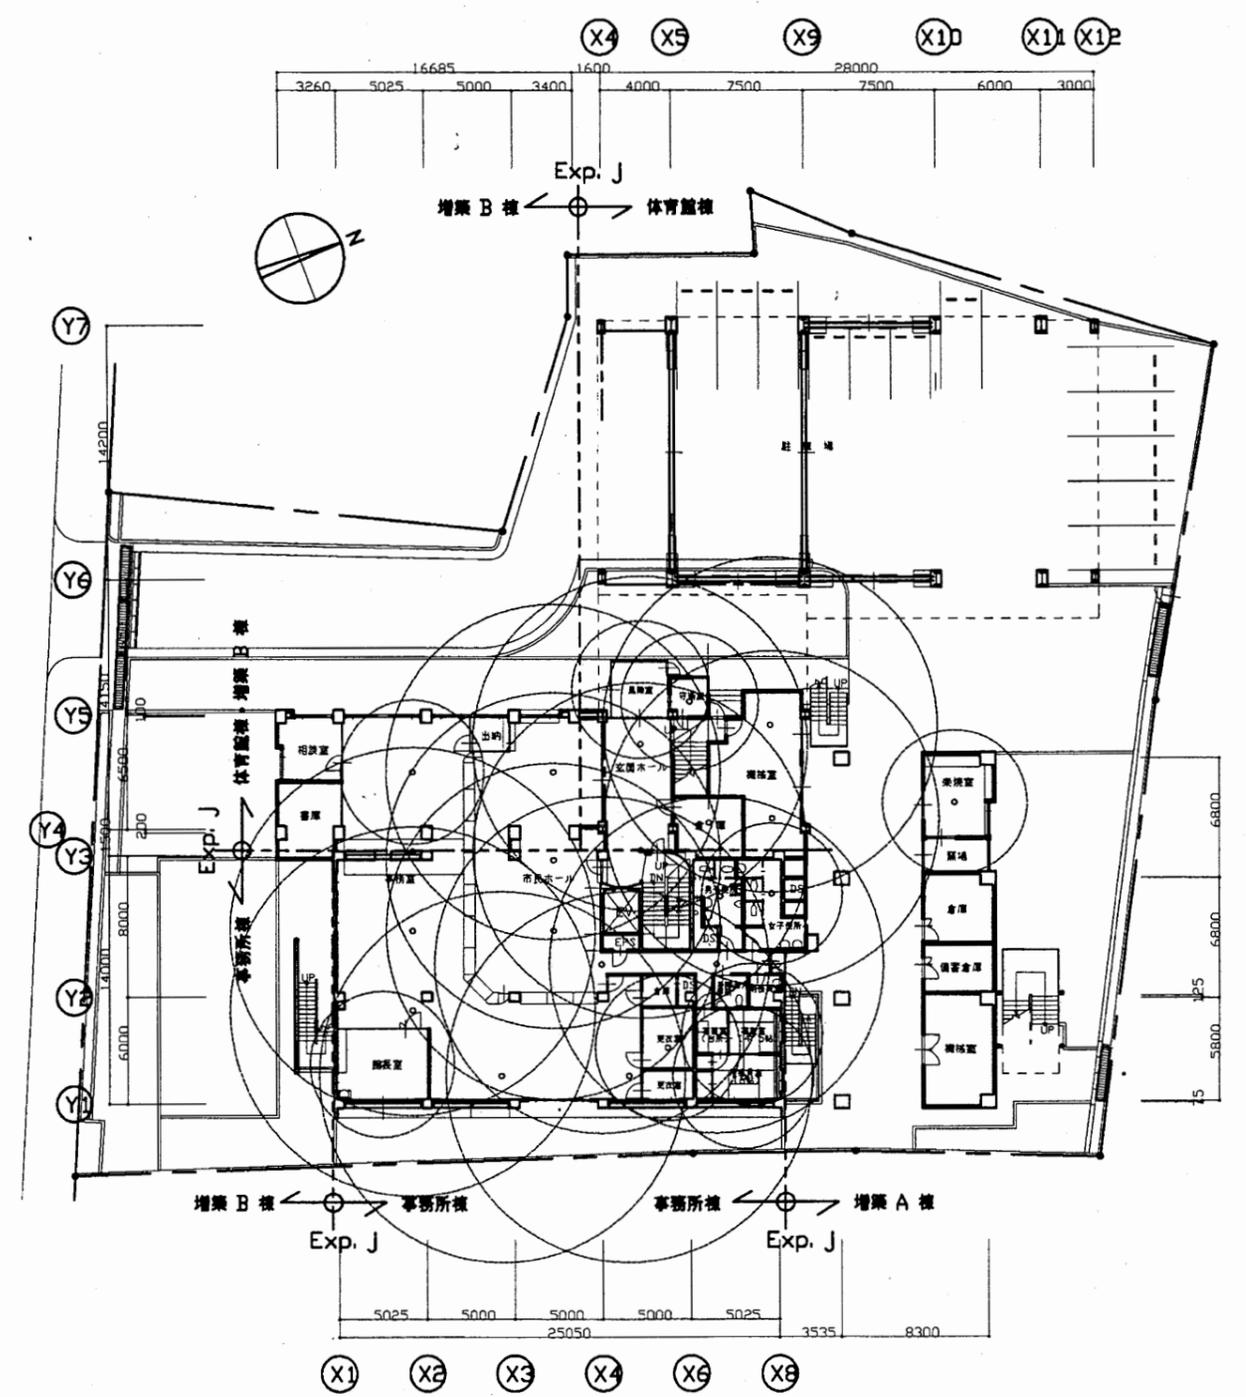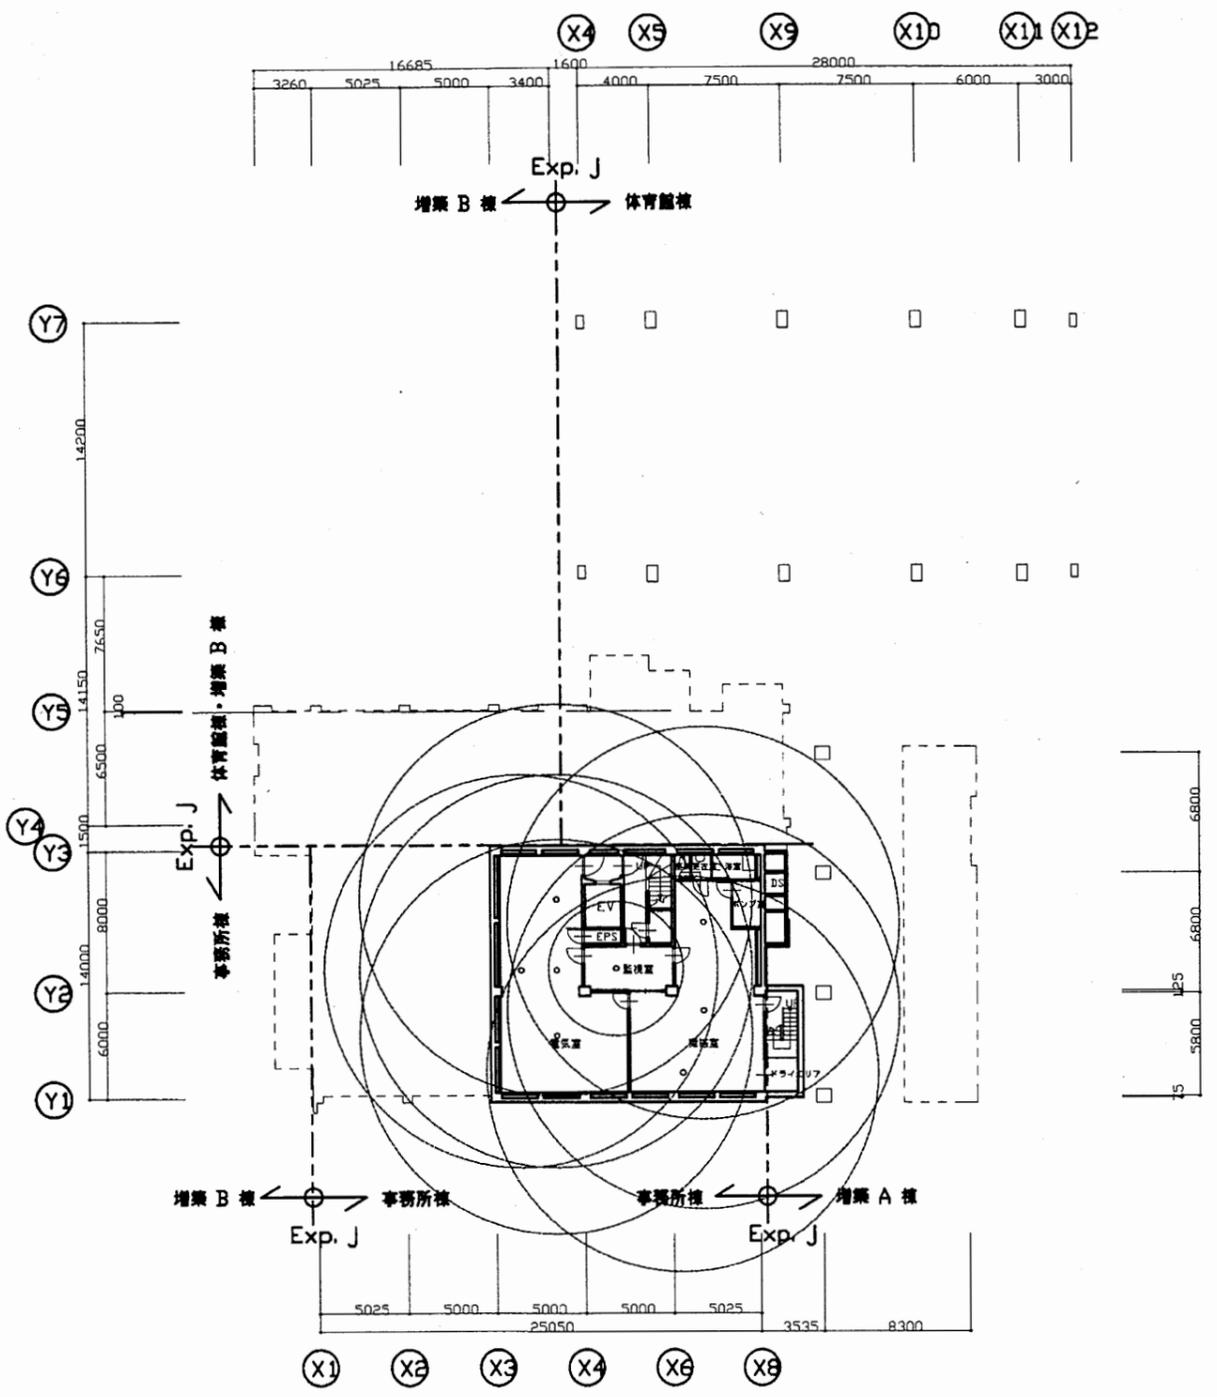




衣笠行政C

工事名	追浜行政センターほか9か所建築基準法第12条定期点検業務委託			設計者資格 氏名	級建築士登録第 号			課長	主査等	担当者	横須賀市 財政部 FM推進課
図面名称	1階・2階平面図	図番	縮尺	1:400	作図	平成	年	月	日		

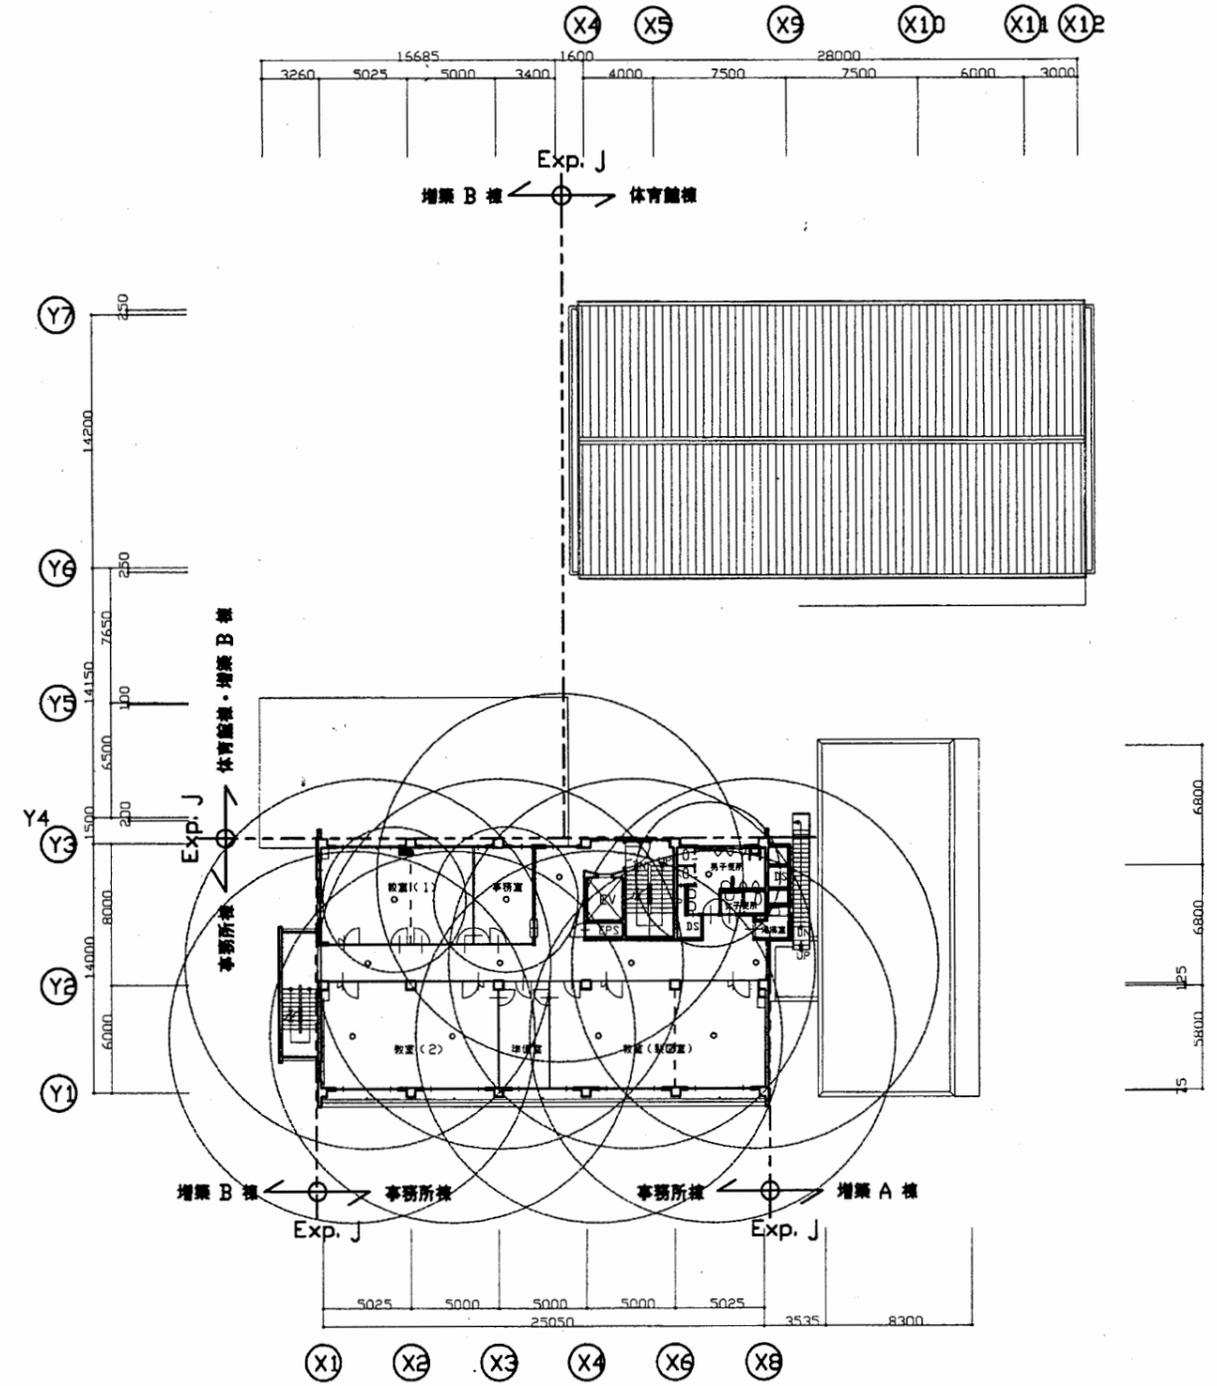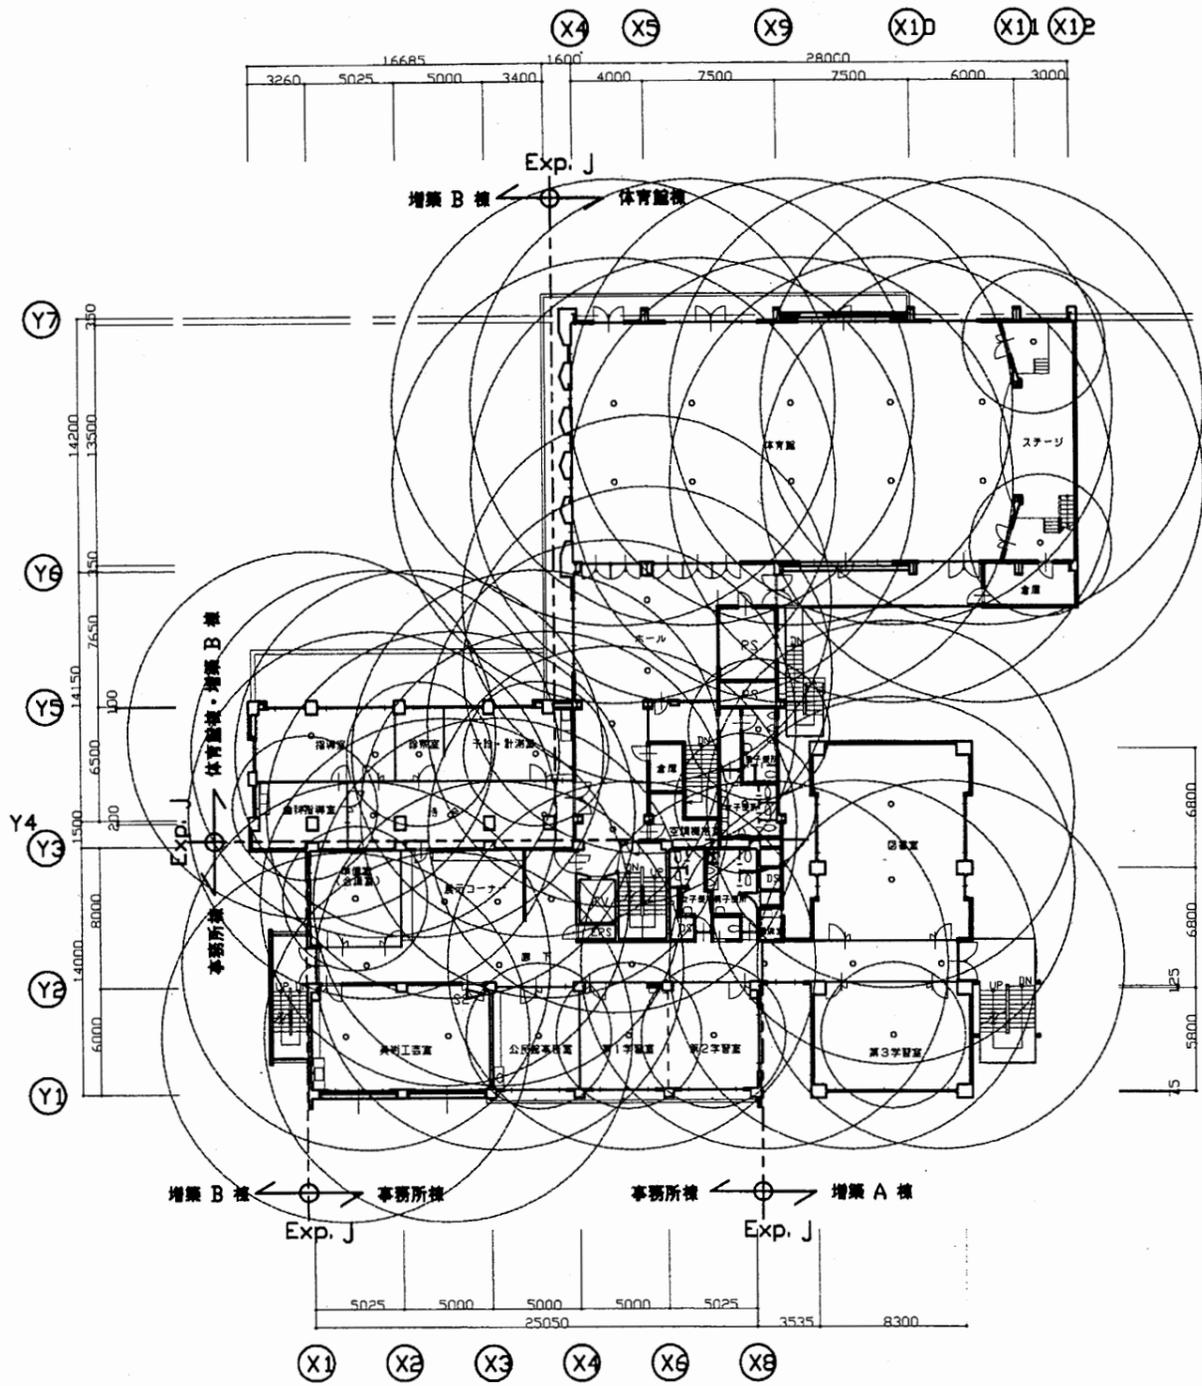


衣笠行政C

工事名	追浜行政センターほか9か所建築基準法第12条定期点検業務委託			設計者資格 氏名	級建築士登録第 _____ 号			課長	主査等	担当者	横須賀市 財政部 FM推進課
図面名称	2階・3階平面図	図番		縮尺	1:400	作図	平成	年	月	日	

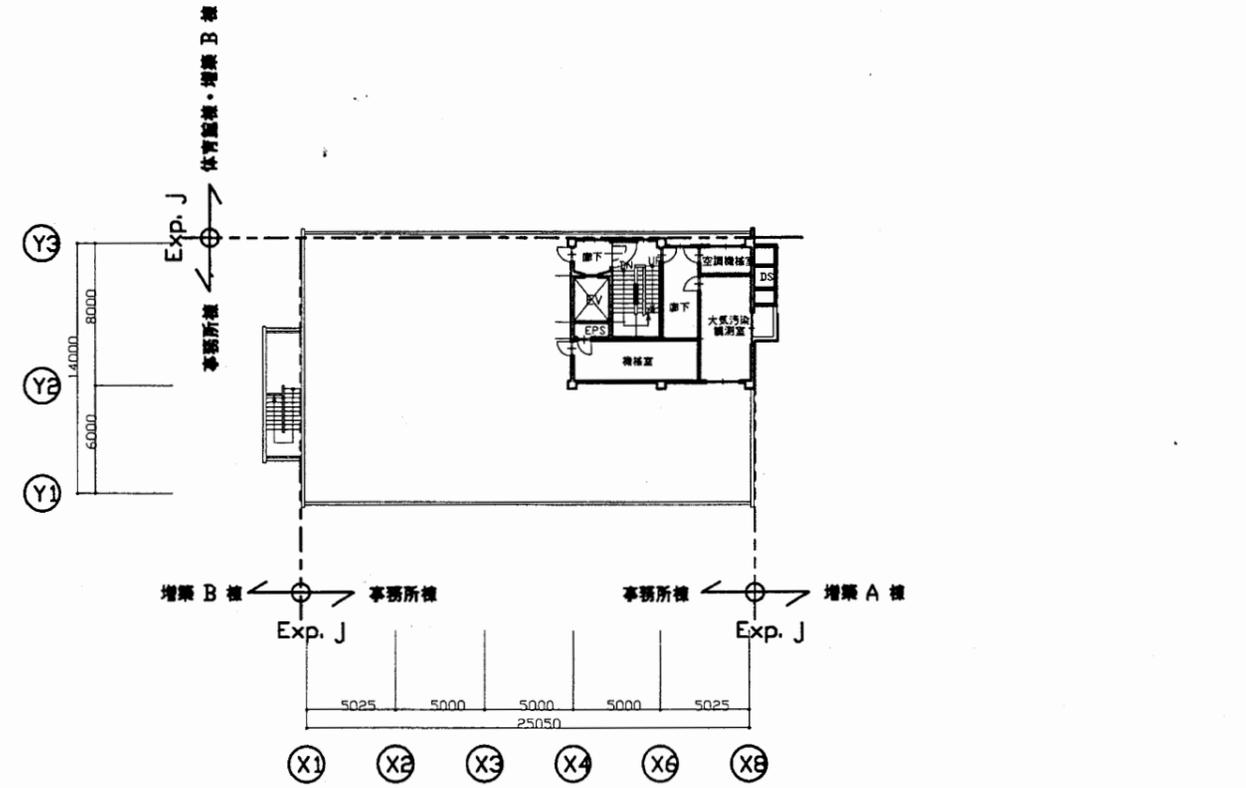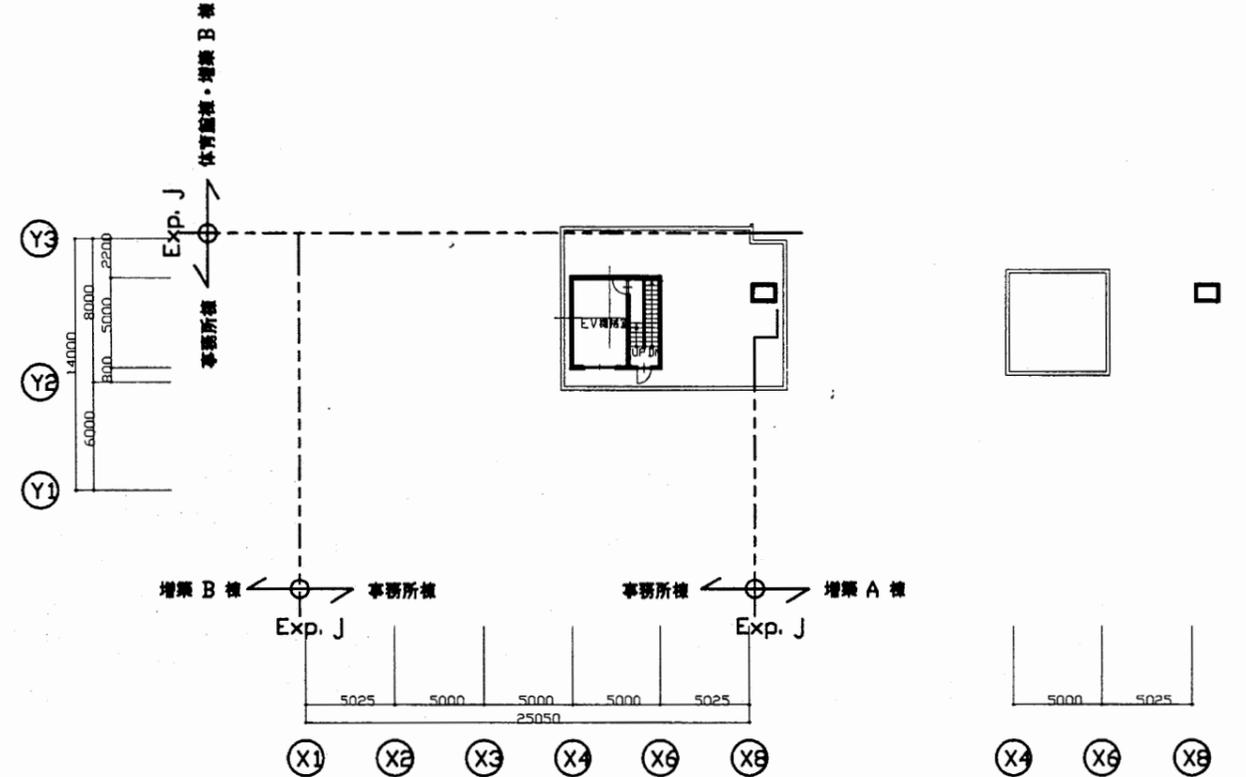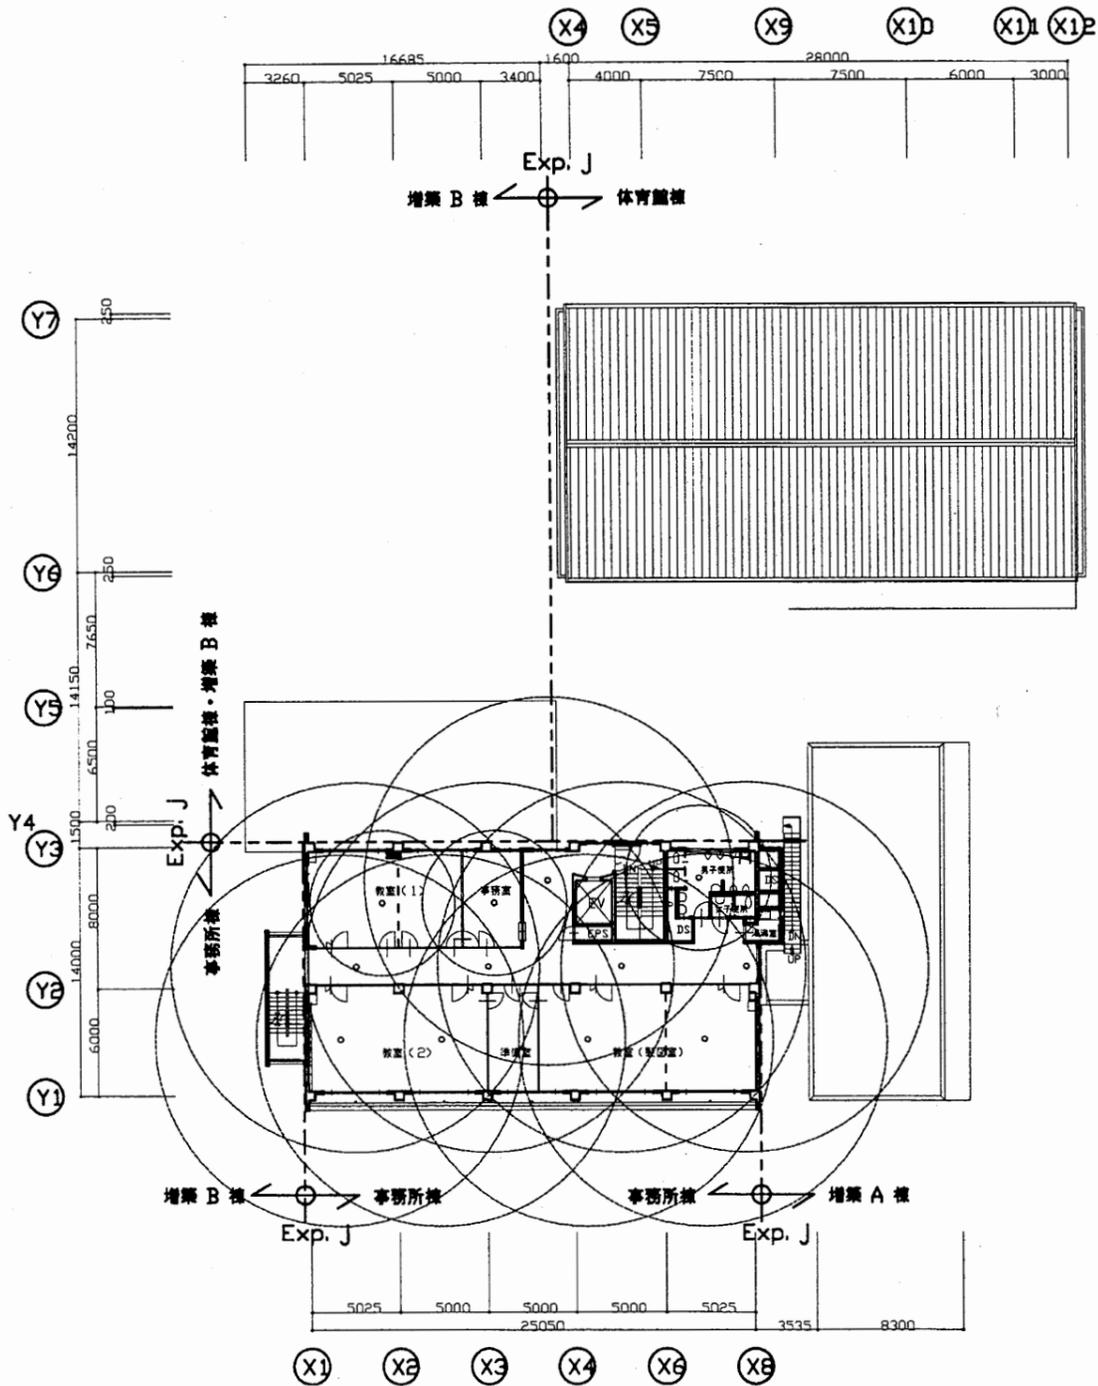

衣笠行政C


工事名	追浜行政センターほか9か所建築基準法第12条定期点検業務委託			設計者資格 氏名	級建築士登録第 号			課長	主査等	担当者	横須賀市 財政部 FM推進課
図面名称	4階・屋階平面図	図番	縮尺	1:400	作図	平成	年	月	日		

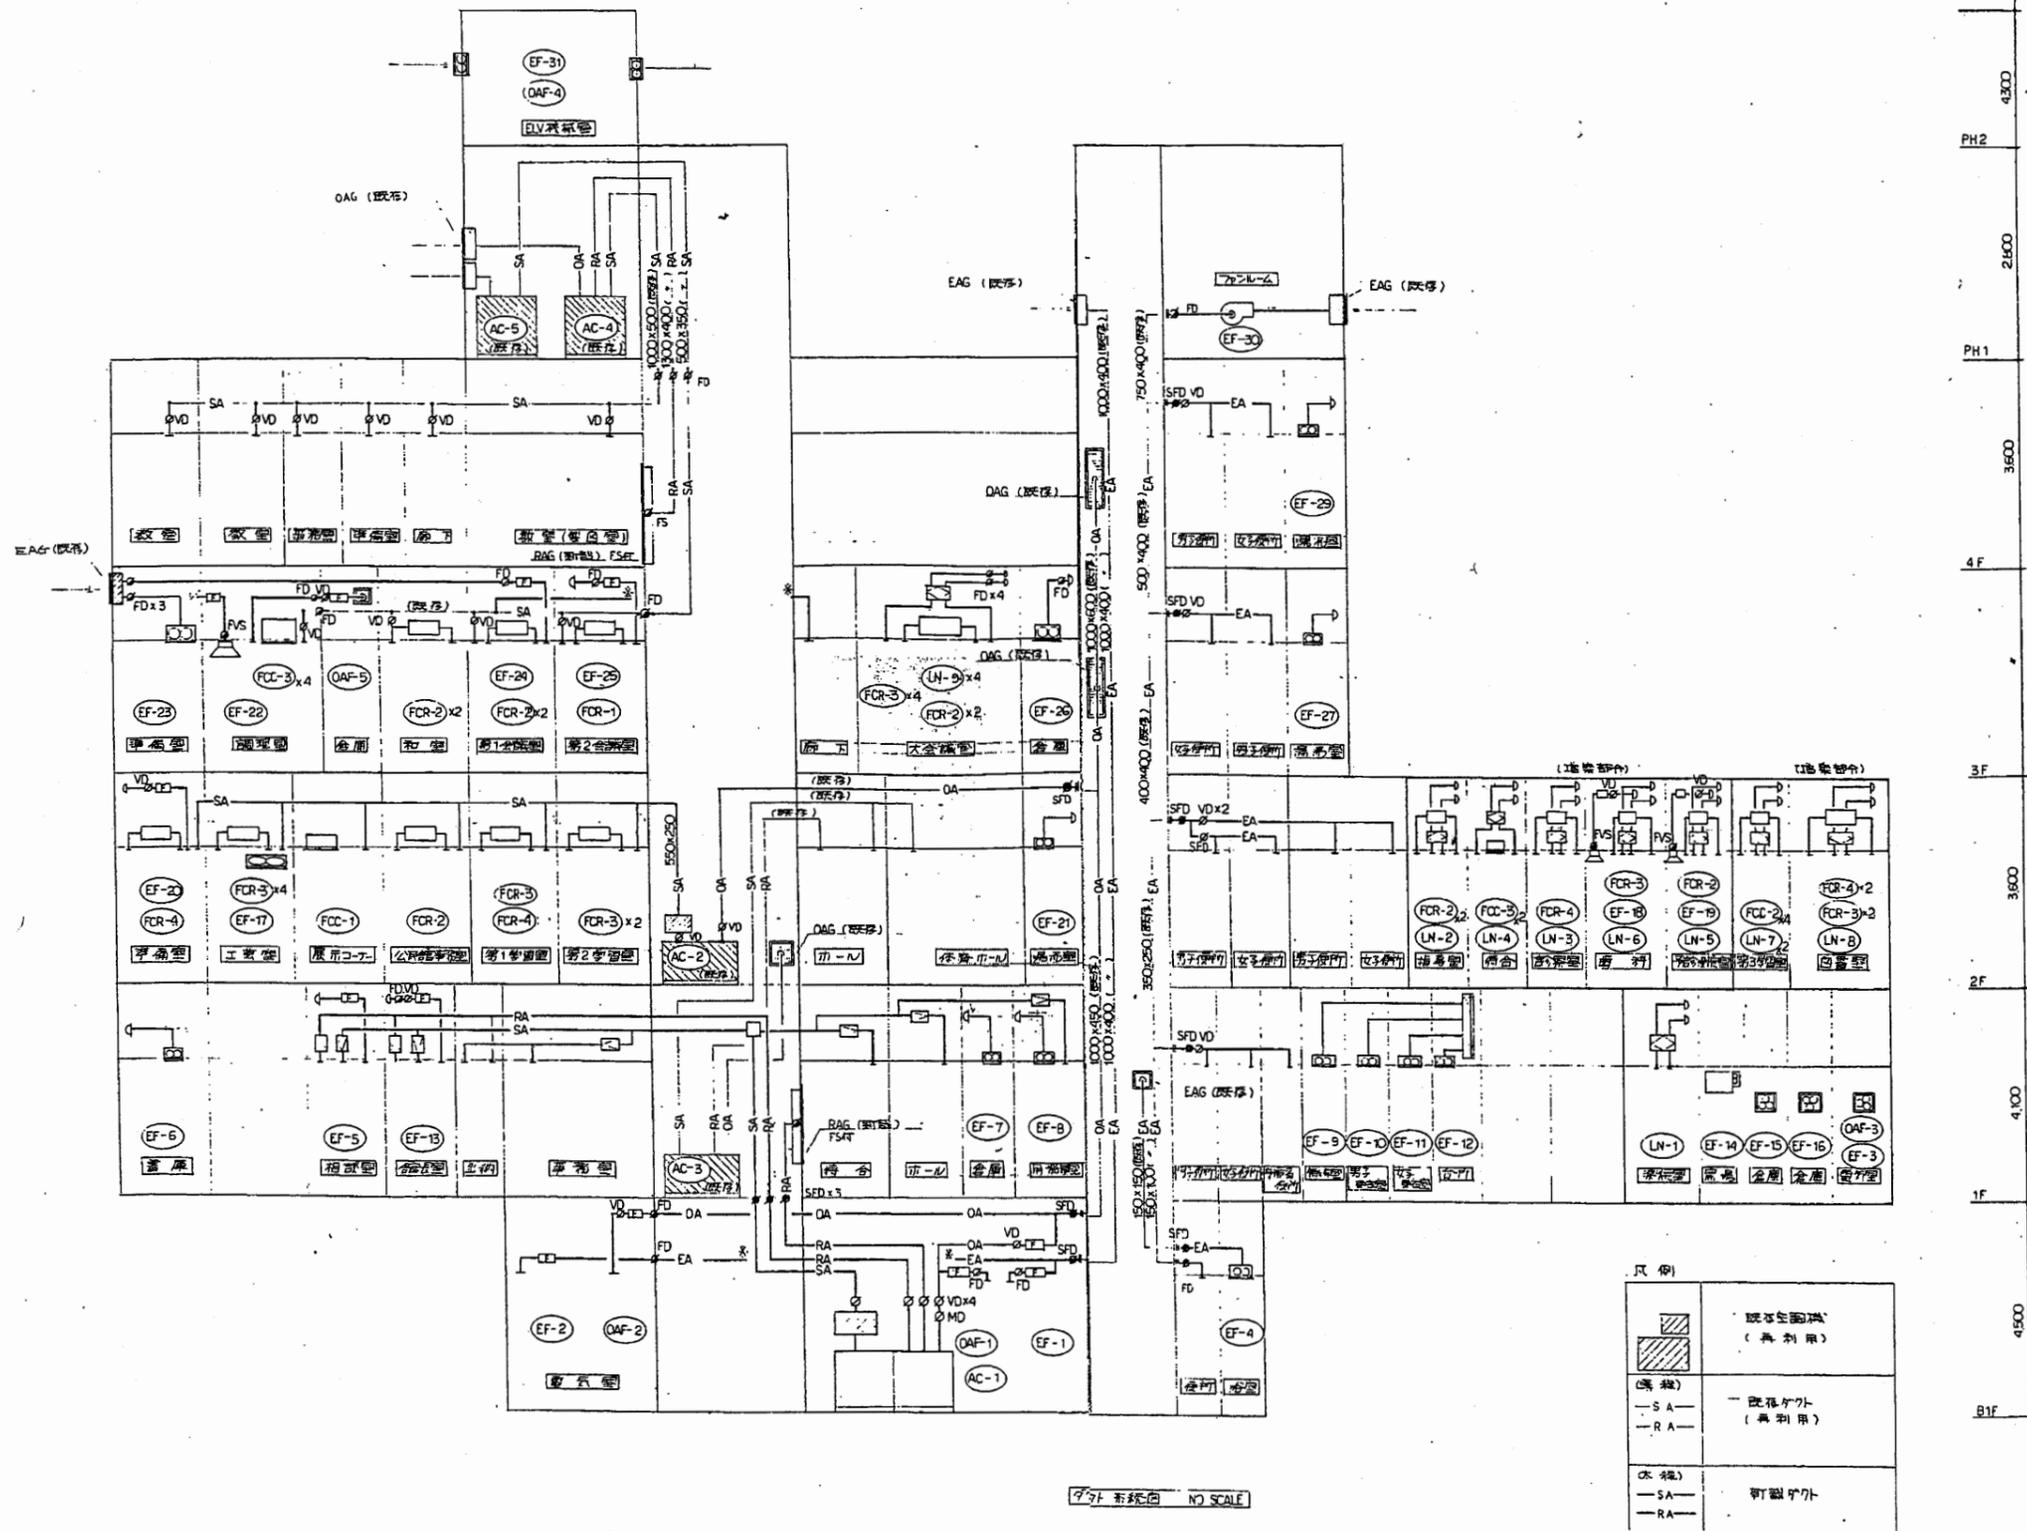

衣笠行政C

工事名	追浜行政センターほか9か所建築基準法第12条定期点検業務委託	設計者資格 氏名	級建築士登録第 _____ 号		課長	主査等	担当者
図面名称	空調・給水設備図	図番	縮尺	1:400	作図	平成 年 月 日	


横須賀市
財政部 FM推進課

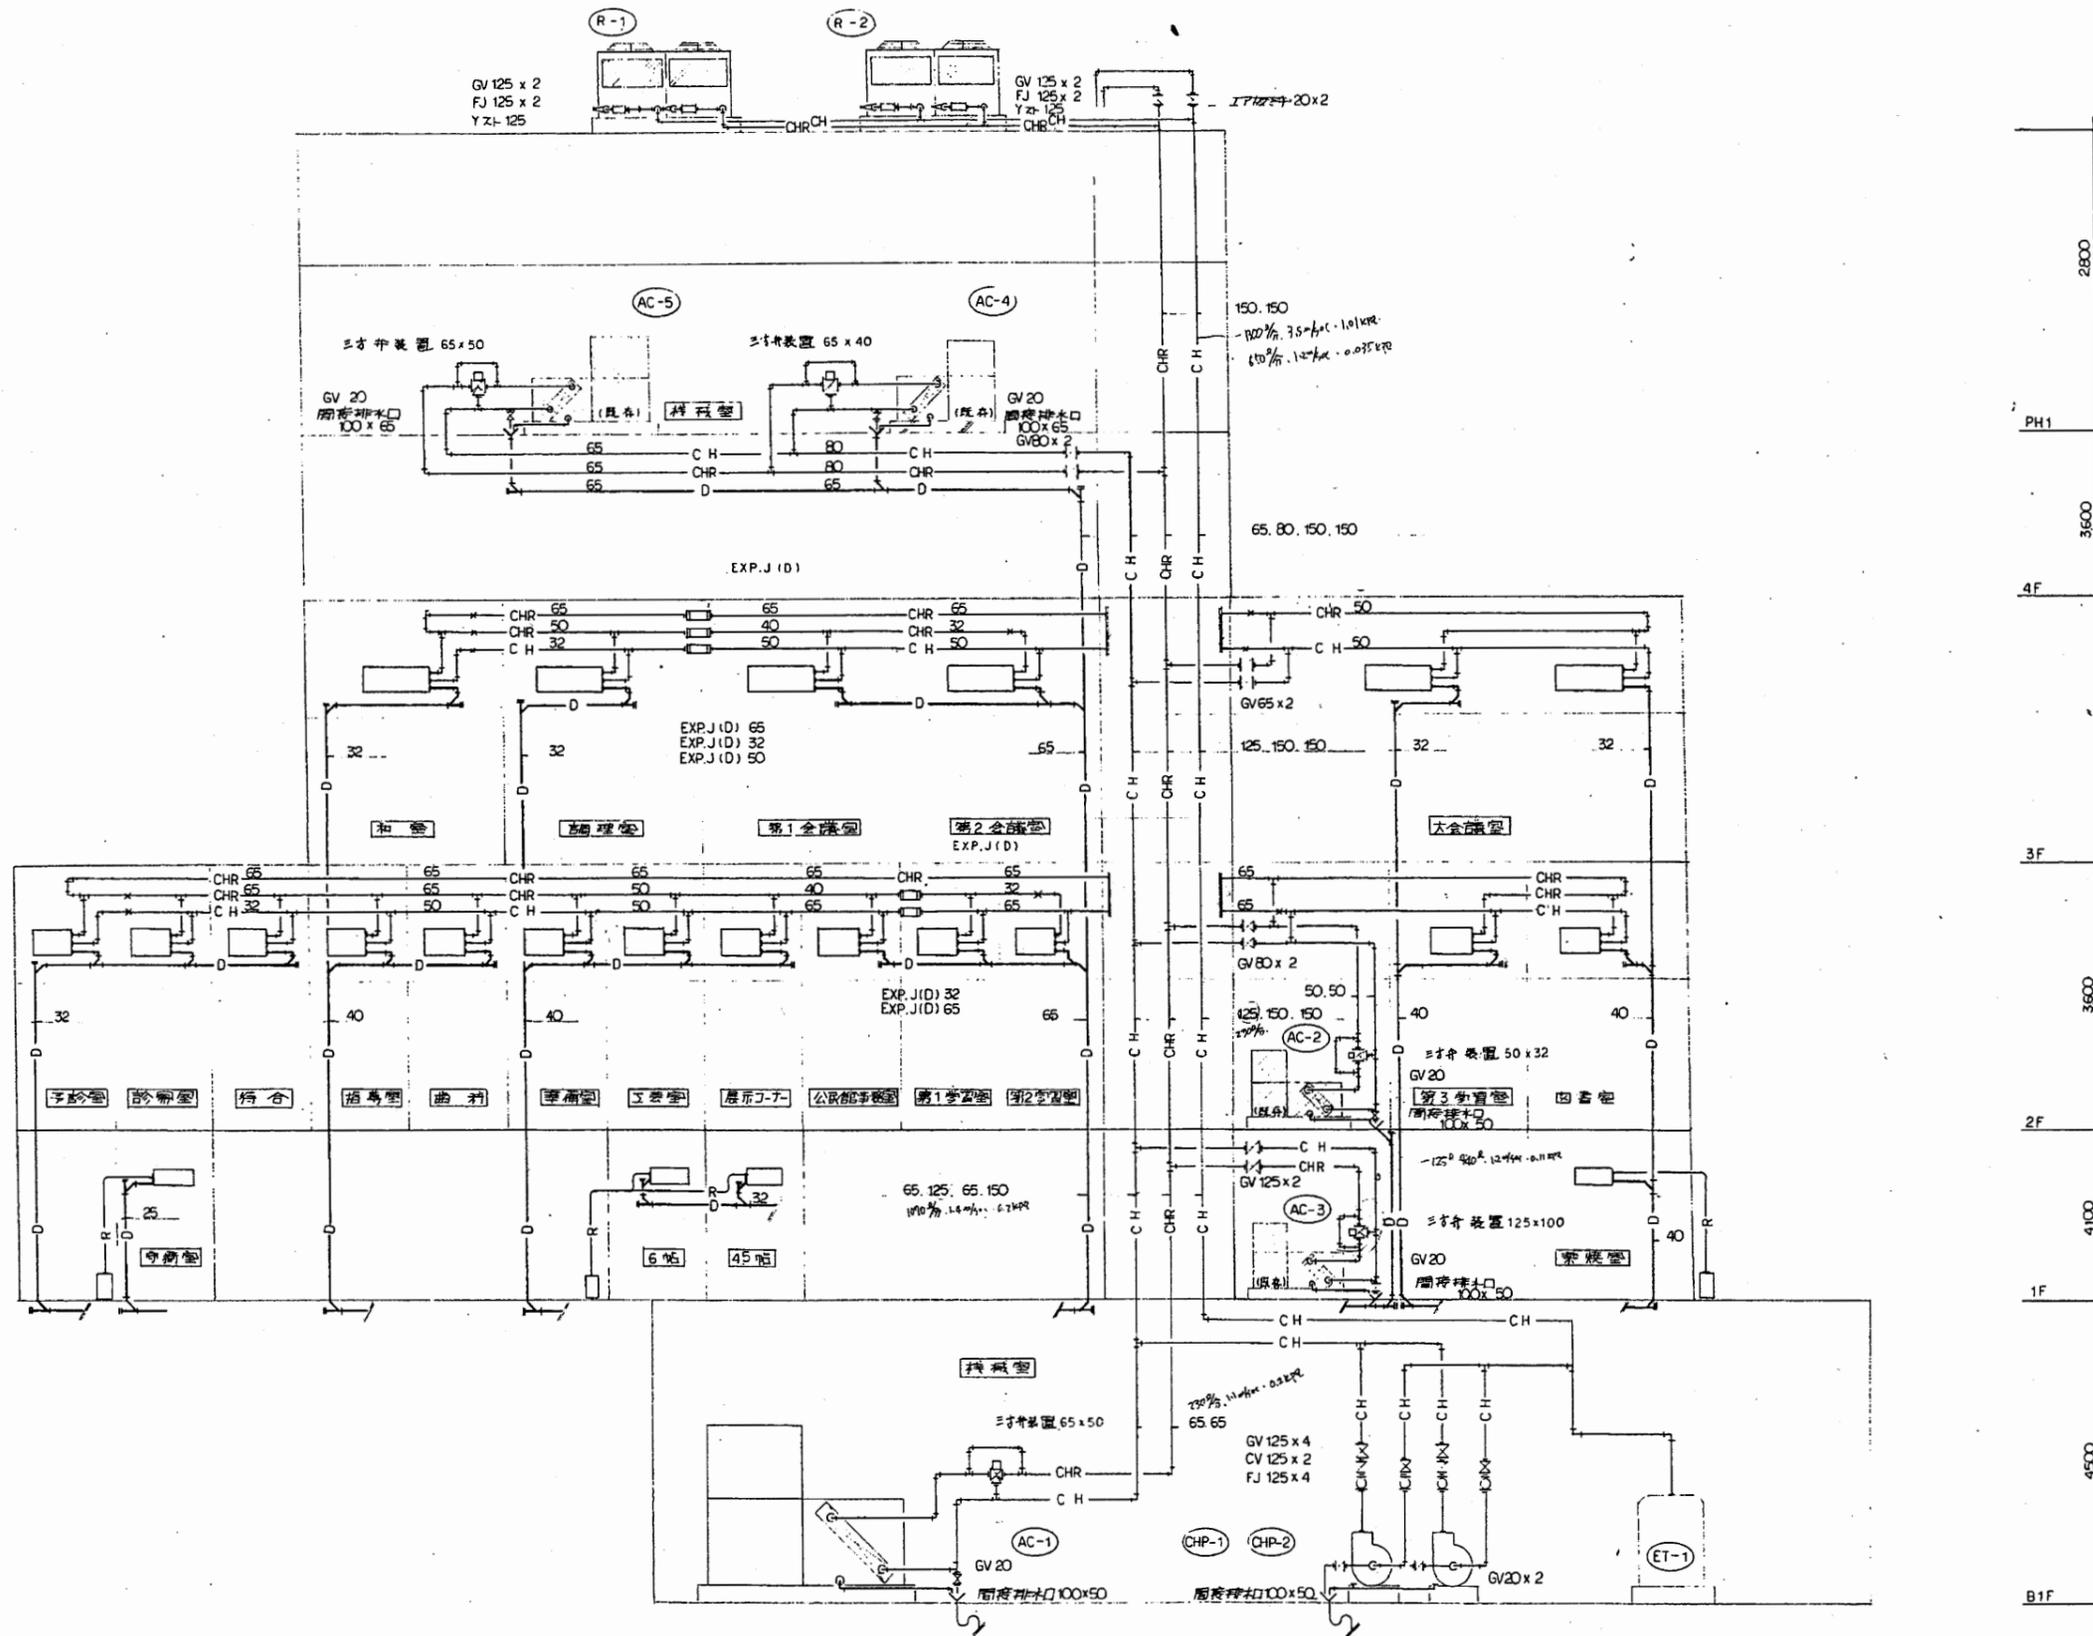

配管系統図 NO SCALE

衣笠行政C

工事名	追浜行政センターほか9か所建築基準法第12条定期点検業務委託			設計者資格 氏名	級建築士登録第 _____ 号			課長	主査等	担当者	横須賀市 財政部 FM推進課
図面名称	空調・給水設備図	図番		縮尺	1:400	作図	平成 年 月 日				

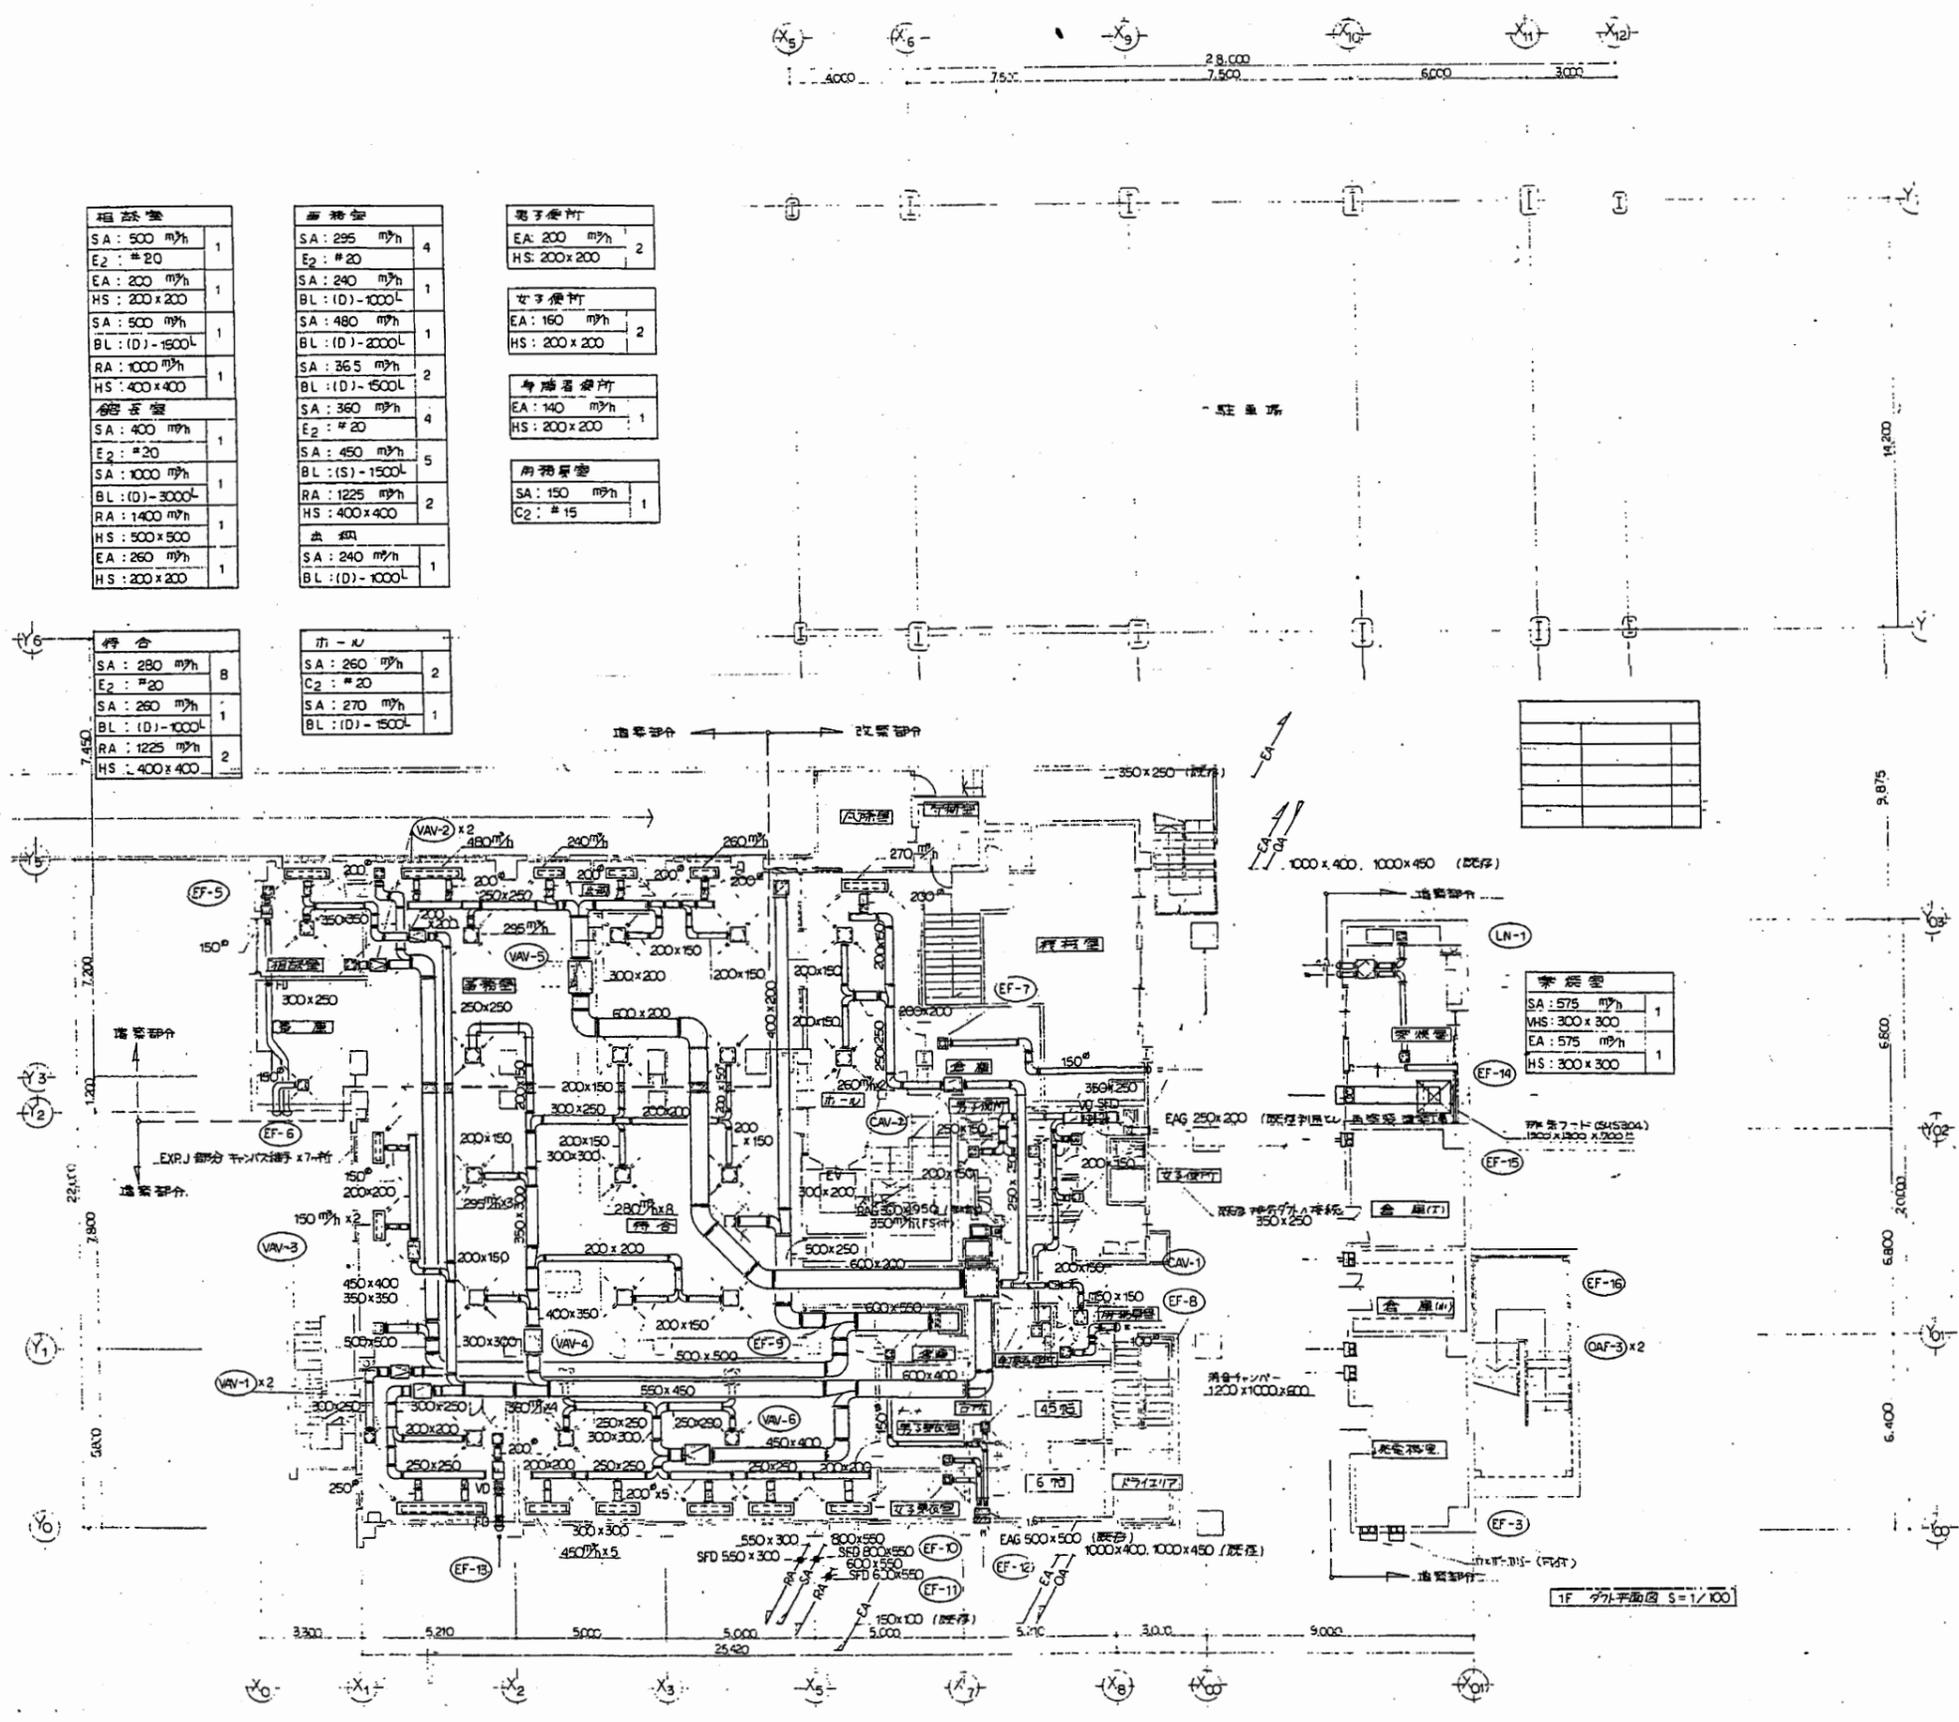

粗給室	
SA: 500 ㎡h	1
E2: #20	
EA: 200 ㎡h	1
HS: 200x200	
SA: 500 ㎡h	1
BL: (D)-1500L	1
RA: 1000 ㎡h	1
HS: 400x400	
給排気室	
SA: 400 ㎡h	1
E2: #20	
SA: 1000 ㎡h	1
BL: (D)-3000L	1
RA: 1400 ㎡h	1
HS: 500x500	1
EA: 260 ㎡h	1
HS: 200x200	1

細給室	
SA: 295 ㎡h	4
E2: #20	
SA: 240 ㎡h	1
BL: (D)-1000L	1
SA: 480 ㎡h	1
BL: (D)-2000L	1
SA: 365 ㎡h	2
BL: (D)-1500L	2
SA: 360 ㎡h	4
E2: #20	
SA: 450 ㎡h	5
BL: (S)-1500L	5
RA: 1225 ㎡h	2
HS: 400x400	
出風	
SA: 240 ㎡h	1
BL: (D)-1000L	1

男子便所	
EA: 200 ㎡h	2
HS: 200x200	
女子便所	
EA: 160 ㎡h	2
HS: 200x200	
身障者便所	
EA: 140 ㎡h	1
HS: 200x200	
用務員室	
SA: 150 ㎡h	1
C2: #15	


待合	
SA: 280 ㎡h	8
E2: #20	
SA: 260 ㎡h	1
BL: (D)-1000L	1
RA: 1225 ㎡h	2
HS: 400x400	

ホ-ル	
SA: 260 ㎡h	2
C2: #20	
SA: 270 ㎡h	1
BL: (D)-1500L	1

家庭室	
SA: 575 ㎡h	1
HS: 300x300	
EA: 575 ㎡h	1
HS: 300x300	

衣笠行政C

工事名	追浜行政センターほか9か所建築基準法第12条定期点検業務委託			設計者資格 氏名	級建築士登録第 号		課長	主査等	担当者	横須賀市 財政部 FM推進課
図面名称	空調・給水設備図	図番		縮尺	1:400	作図	平成 年 月 日			

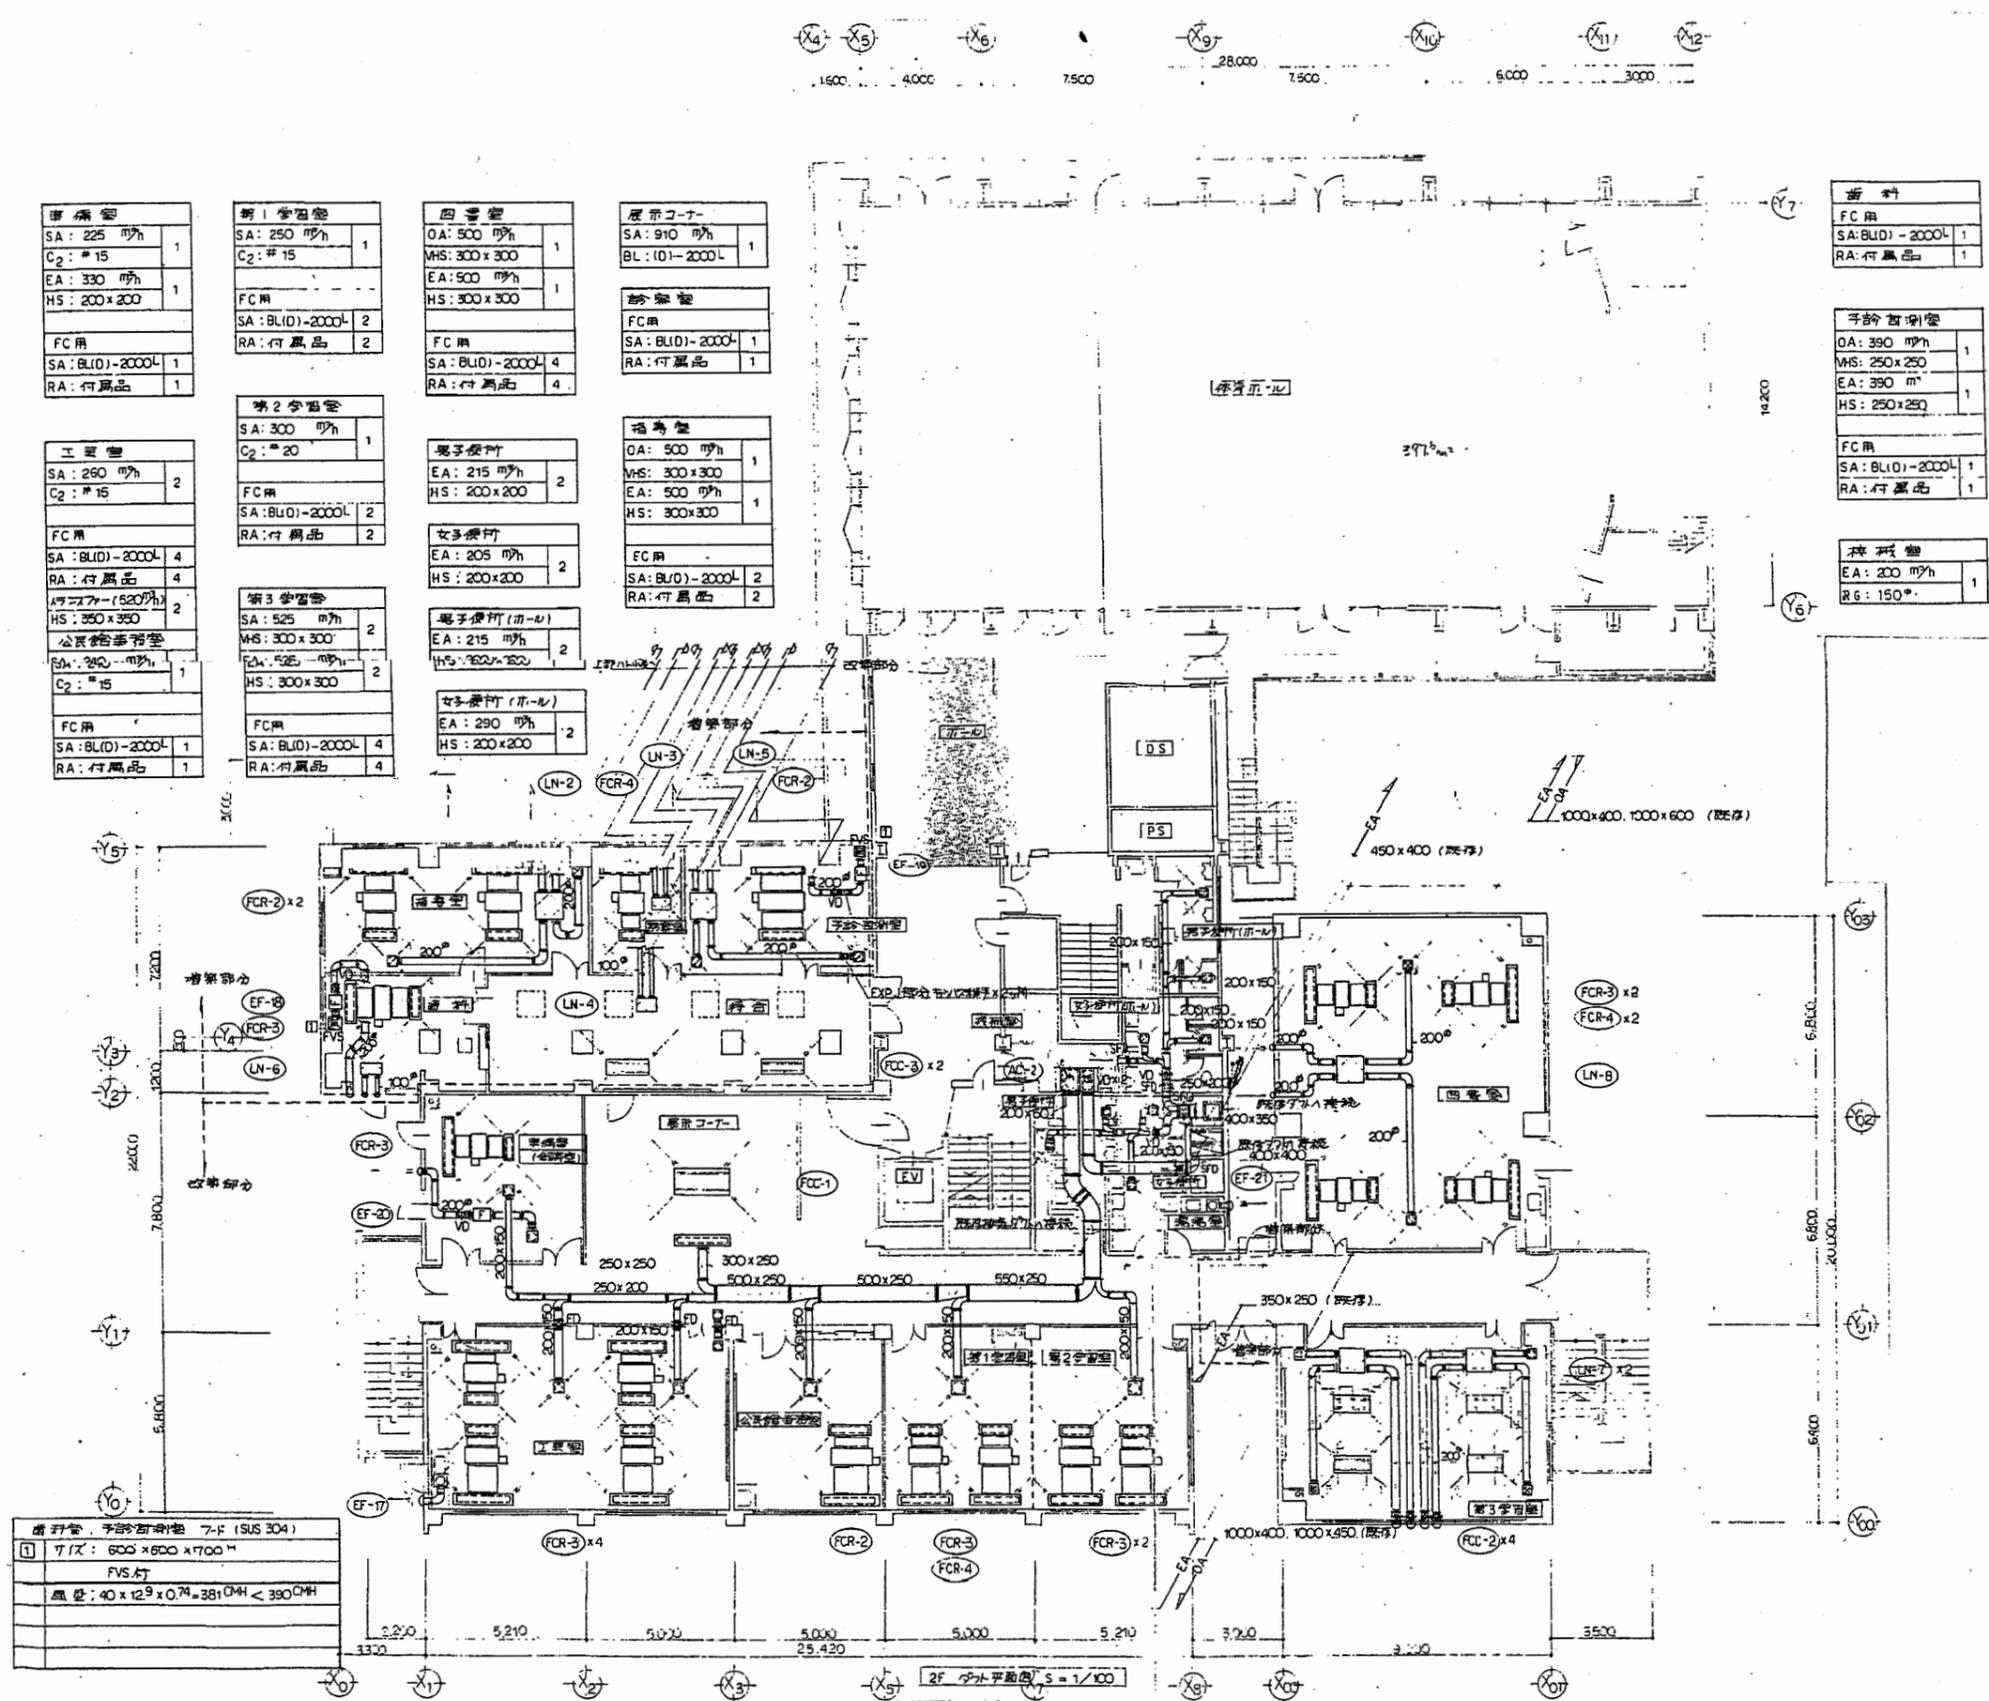


準備室 SA: 225 ㎡ C2: #15 EA: 330 ㎡ HS: 200x200 FC用 SA: BL(D)-2000L 1 RA: 付属品 1	第1学習室 SA: 250 ㎡ C2: #15 FC用 SA: BL(D)-2000L 2 RA: 付属品 2	図書室 OA: 500 ㎡ VHS: 300x300 EA: 500 ㎡ HS: 300x300 FC用 SA: BL(D)-2000L 4 RA: 付属品 4	展示コーナー SA: 910 ㎡ BL: (D)-2000L 1 FC用 SA: BL(D)-2000L 1 RA: 付属品 1
工業室 SA: 260 ㎡ C2: #15 FC用 SA: BL(D)-2000L 4 RA: 付属品 4 アクリル(520㎡) HS: 250x350 2 公民館事務室 EA: 240 ㎡ C2: #15 FC用 SA: BL(D)-2000L 1 RA: 付属品 1	第2学習室 SA: 300 ㎡ C2: #20 FC用 SA: BL(D)-2000L 2 RA: 付属品 2	男子トイレ EA: 215 ㎡ HS: 200x200 2 女子トイレ EA: 205 ㎡ HS: 200x200 2 男子トイレ(中-L) EA: 215 ㎡ HS: 200x200 2 女子トイレ(中-L) EA: 290 ㎡ HS: 200x200 2	体育館 OA: 500 ㎡ VHS: 300x300 EA: 500 ㎡ HS: 300x300 FC用 SA: BL(D)-2000L 2 RA: 付属品 2
	第3学習室 SA: 525 ㎡ VHS: 300x300 EA: 525 ㎡ HS: 300x300 2 FC用 SA: BL(D)-2000L 4 RA: 付属品 4		

資料 FC用 SA: BL(D)-2000L 1 RA: 付属品 1
手紙書架 OA: 390 ㎡ VHS: 250x250 1 EA: 390 ㎡ HS: 250x250 1 FC用 SA: BL(D)-2000L 1 RA: 付属品 1
待機室 EA: 200 ㎡ RS: 150 ㎡

扇形管、手紙書架用 7-F (SUS 304)
① 7/F: 600 x 600 x 1700 mm
FVS付
風量: 40 x 12.9 x 0.74 = 381 DMH < 390 DMH

衣笠行政C




工事名	追浜行政センターほか9か所建築基準法第12条定期点検業務委託	設計者資格 氏名	級建築士登録第	号	課長	主査等	担当者	横須賀市 財政部 FM推進課
図面名称	空調・給水設備図	図番	縮尺	1:400	作図	平成	年 月 日	

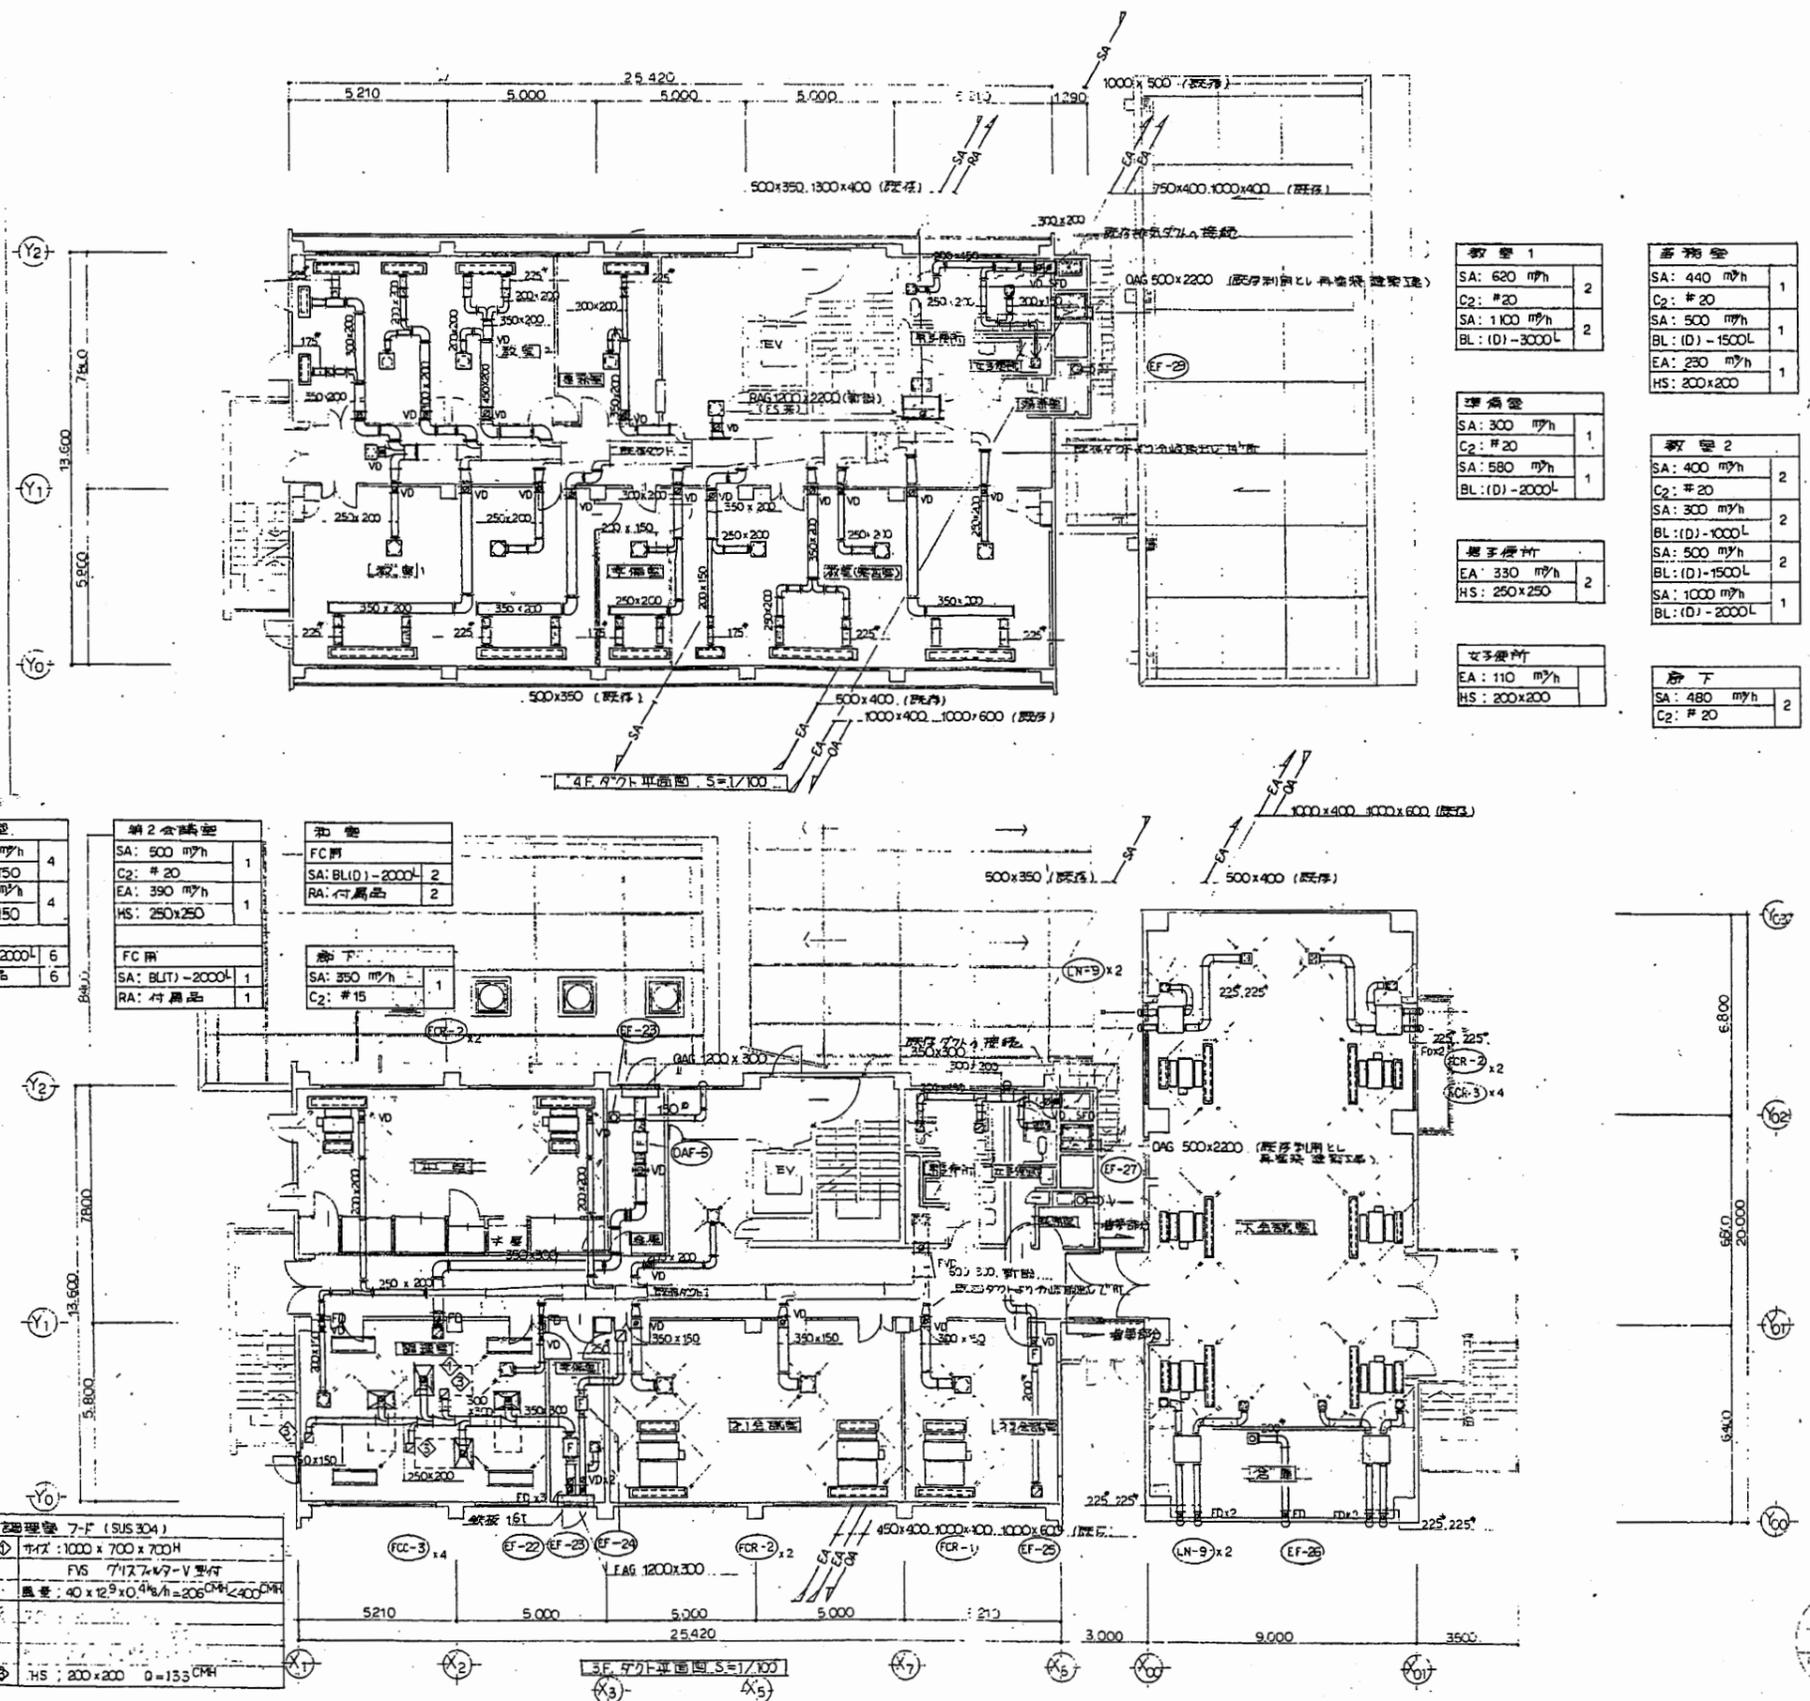

教室 1	SA: 620 m ² /h	2
	C2: #20	
	SA: 1100 m ² /h	2
	BL: (D)-3000L	
講義室	SA: 300 m ² /h	1
	C2: #20	
	SA: 580 m ² /h	1
	BL: (D)-2000L	
男子更衣	EA: 330 m ² /h	2
	HS: 250x250	
女子更衣	EA: 110 m ² /h	
	HS: 200x200	
事務室	SA: 440 m ² /h	1
	C2: #20	
	SA: 500 m ² /h	1
	BL: (D)-1500L	
	EA: 230 m ² /h	1
	HS: 200x200	
教室 2	SA: 400 m ² /h	2
	C2: #20	
	SA: 300 m ² /h	2
	BL: (D)-1000L	
	SA: 500 m ² /h	2
	BL: (D)-1500L	
	SA: 1000 m ² /h	1
	BL: (D)-2000L	
廊下	SA: 480 m ² /h	2
	C2: #20	
大会議室	EA: 500 m ² /h	4
	HS: 400x150	4
	VHS: 400x150	4
第2会議室	SA: 500 m ² /h	1
	C2: #20	
	EA: 390 m ² /h	1
	HS: 250x250	1
第1会議室	SA: 625 m ² /h	2
	C2: #20	
空調機 7-F (SUS304)	サイズ: 1000 x 700 x 700 H	
	FVS 7/17.7x7-V 型付	
	風量: 40 x 12.9 x 0.4 m ³ /h = 206 CPM < 400 CPM	
	HS: 200 x 200 0=135 CPM	


衣笠行政C

工事名	追浜行政センターほか9か所建築基準法第12条定期点検業務委託			設計者資格 氏名	級建築士登録第 号		課長	主査等	担当者	横須賀市 財政部 FM推進課
図面名称	空調・給水設備図	図番		縮尺	1:400	作図	平成 年 月 日			

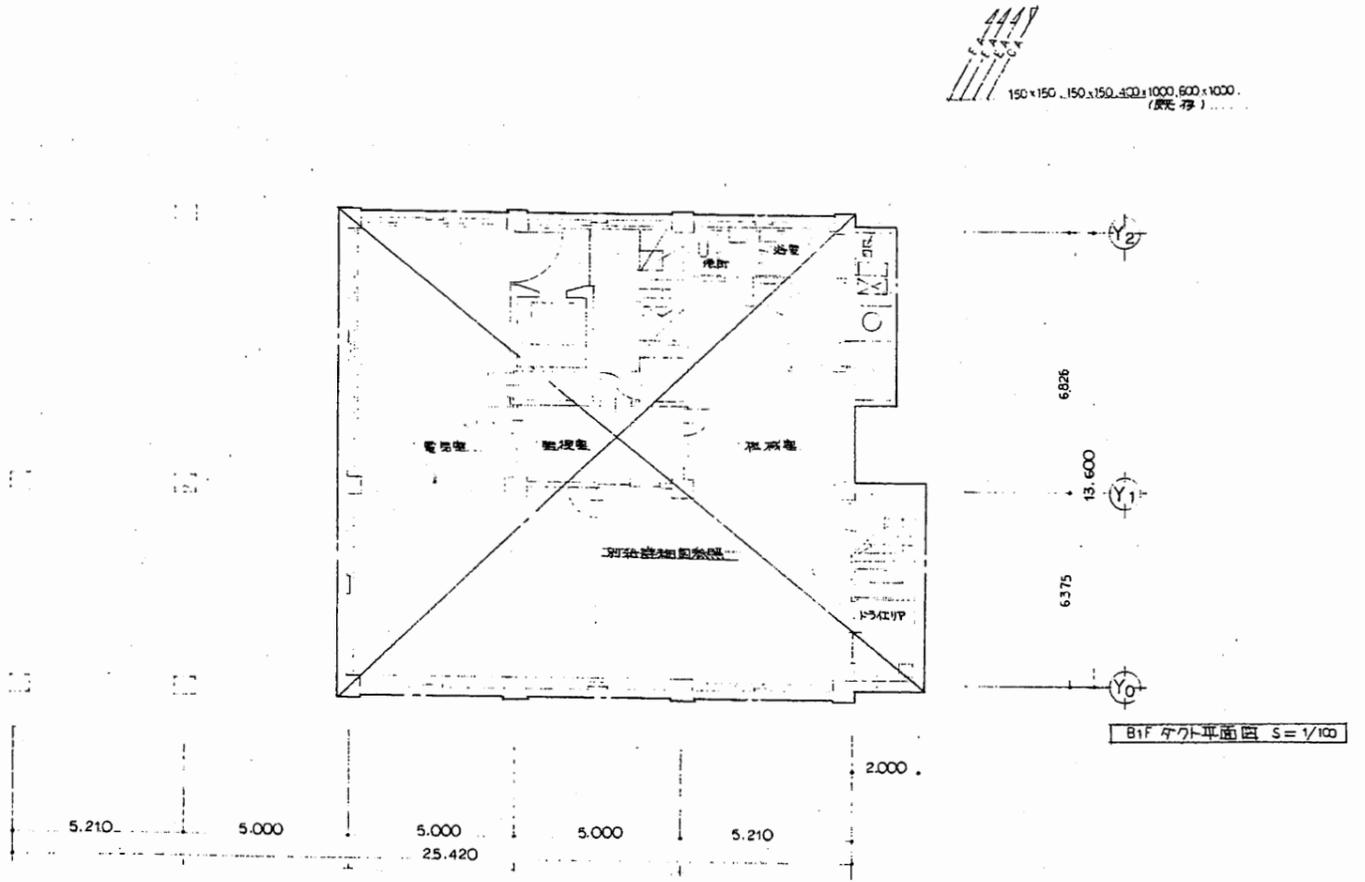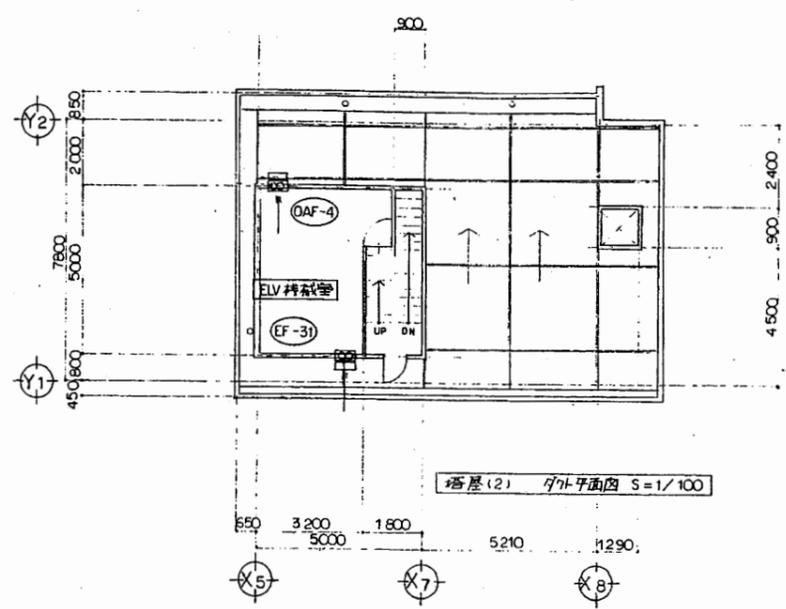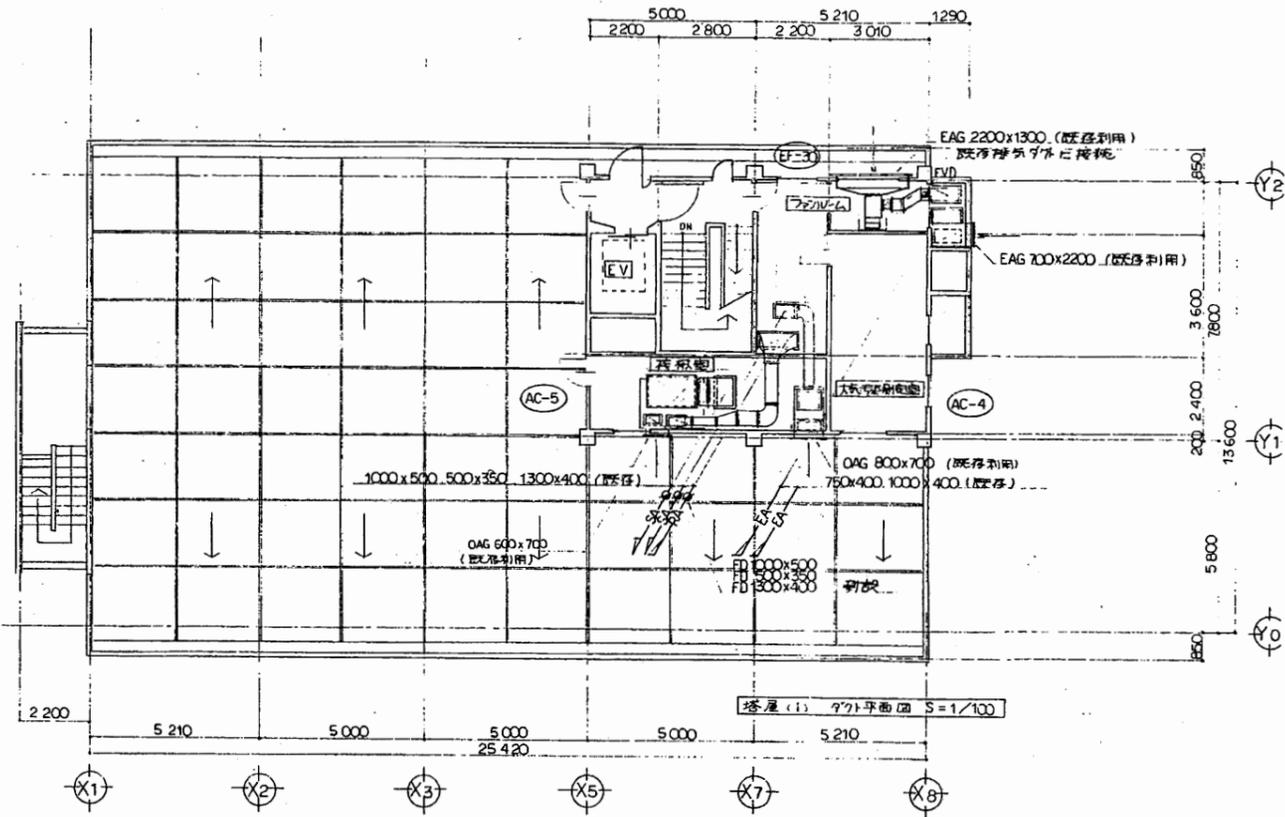


衣笠行政C

工事名	追浜行政センターほか9か所建築基準法第12条定期点検業務委託			設計者資格 氏名	級建築士登録第 号		課長	主査等	担当者	横須賀市 財政部 FM推進課
図面名称	空調・給水設備図	図番		縮尺	1:400	作図	平成	年	月	

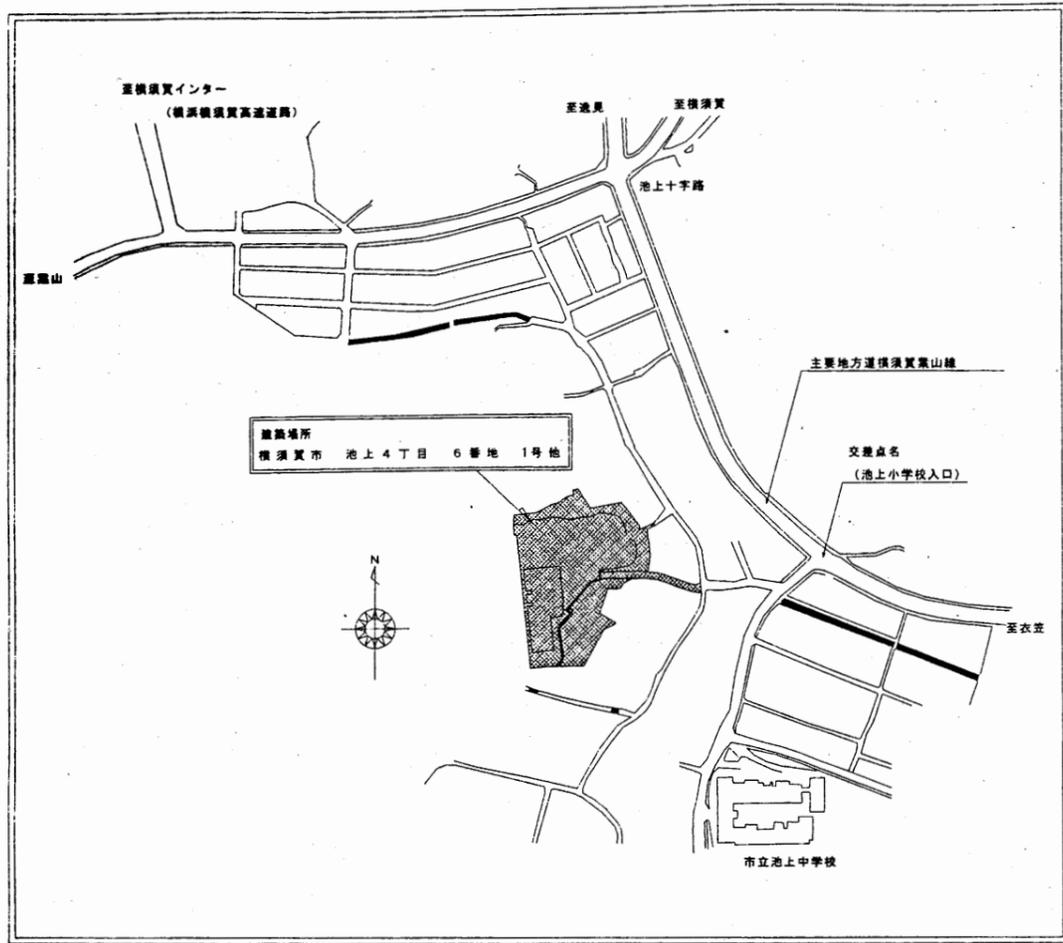


案内図

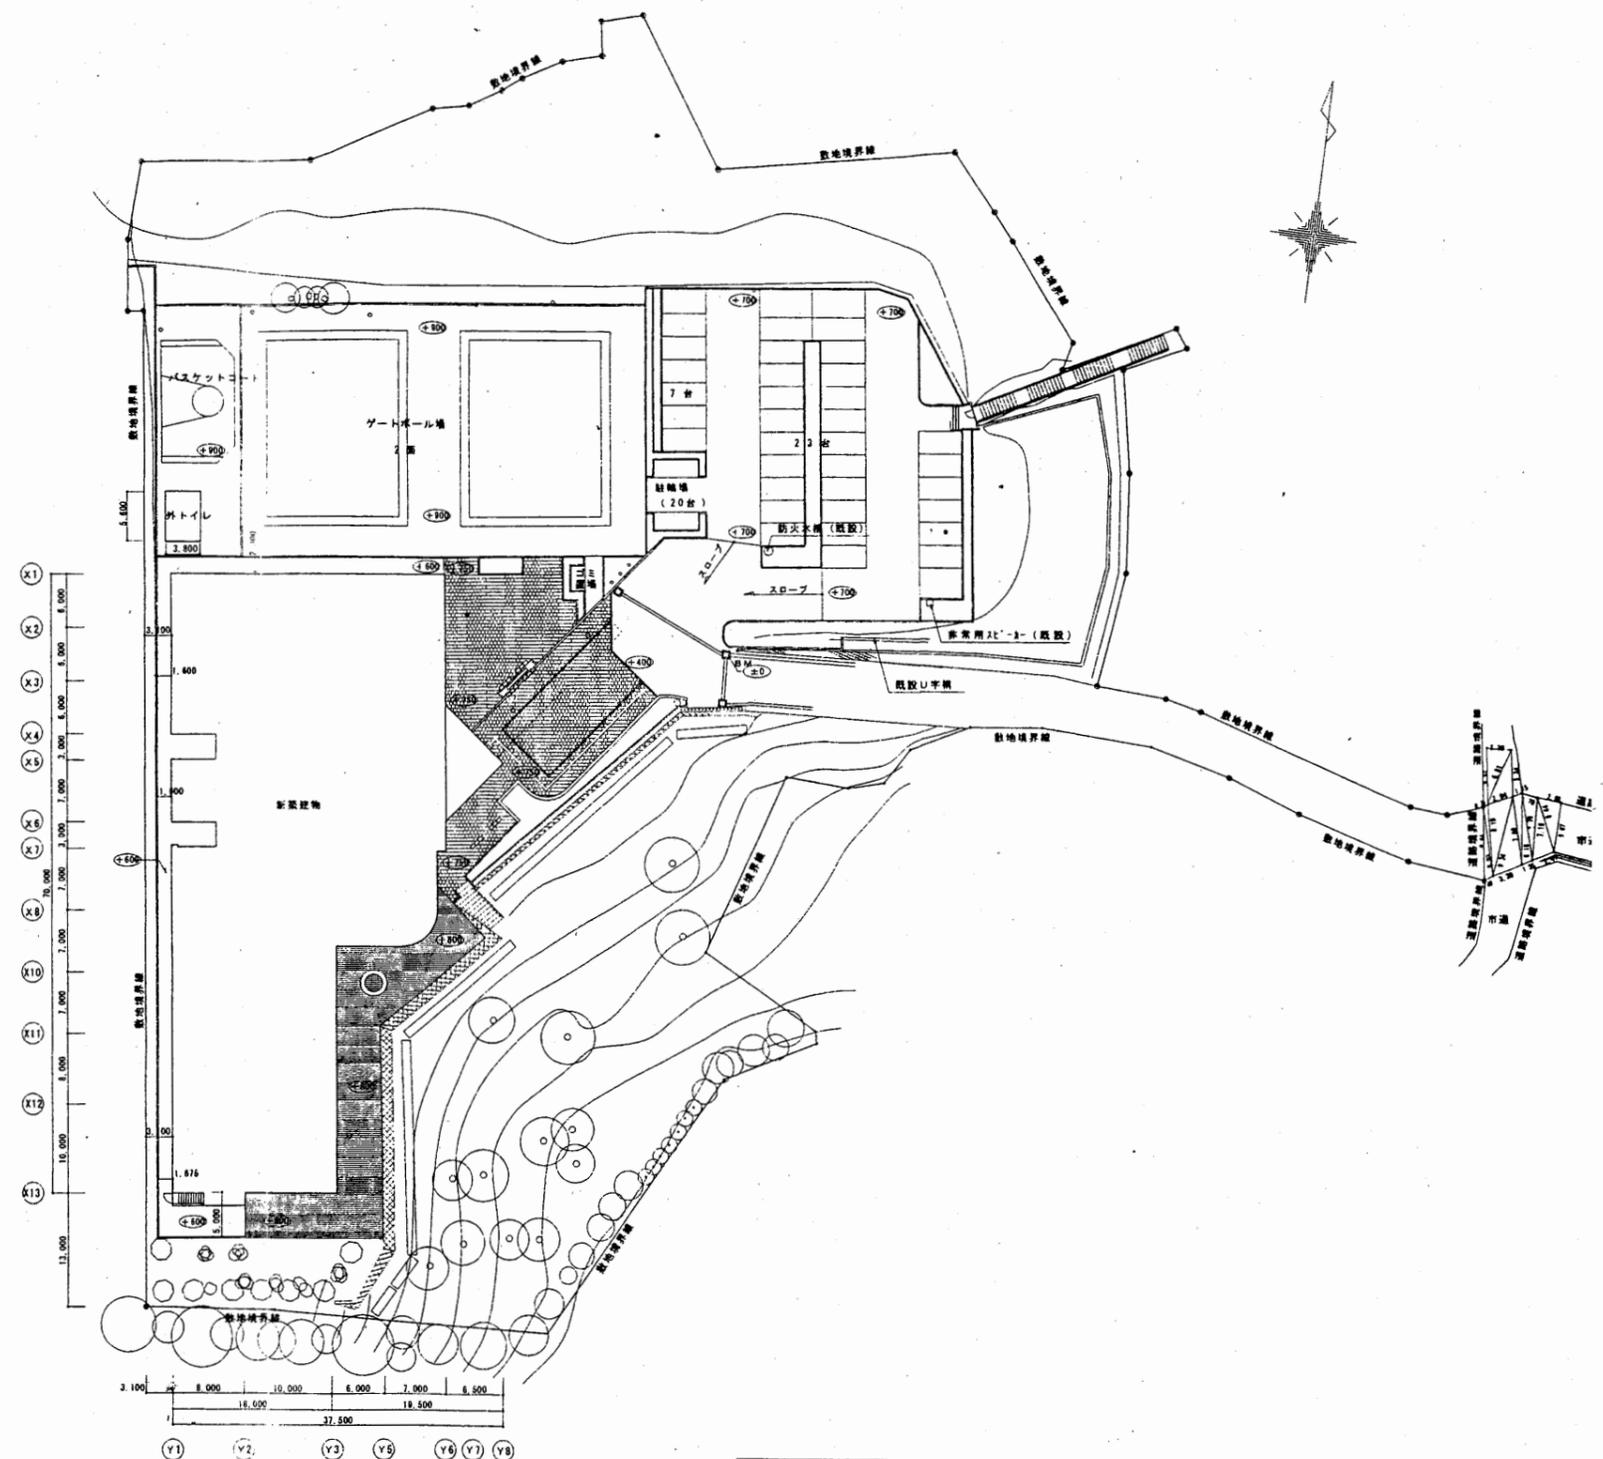

配置図

池上市民プラザ



工事名	追浜行政センターほか9か所建築基準法第12条定期点検業務委託			設計者資格 氏名	級建築士登録第 号			課長	主査等	担当者	横須賀市 財政部 FM推進課
図面名称	案内図	配置図	図番	縮尺	S=1:800	作図	平成	年	月	日	

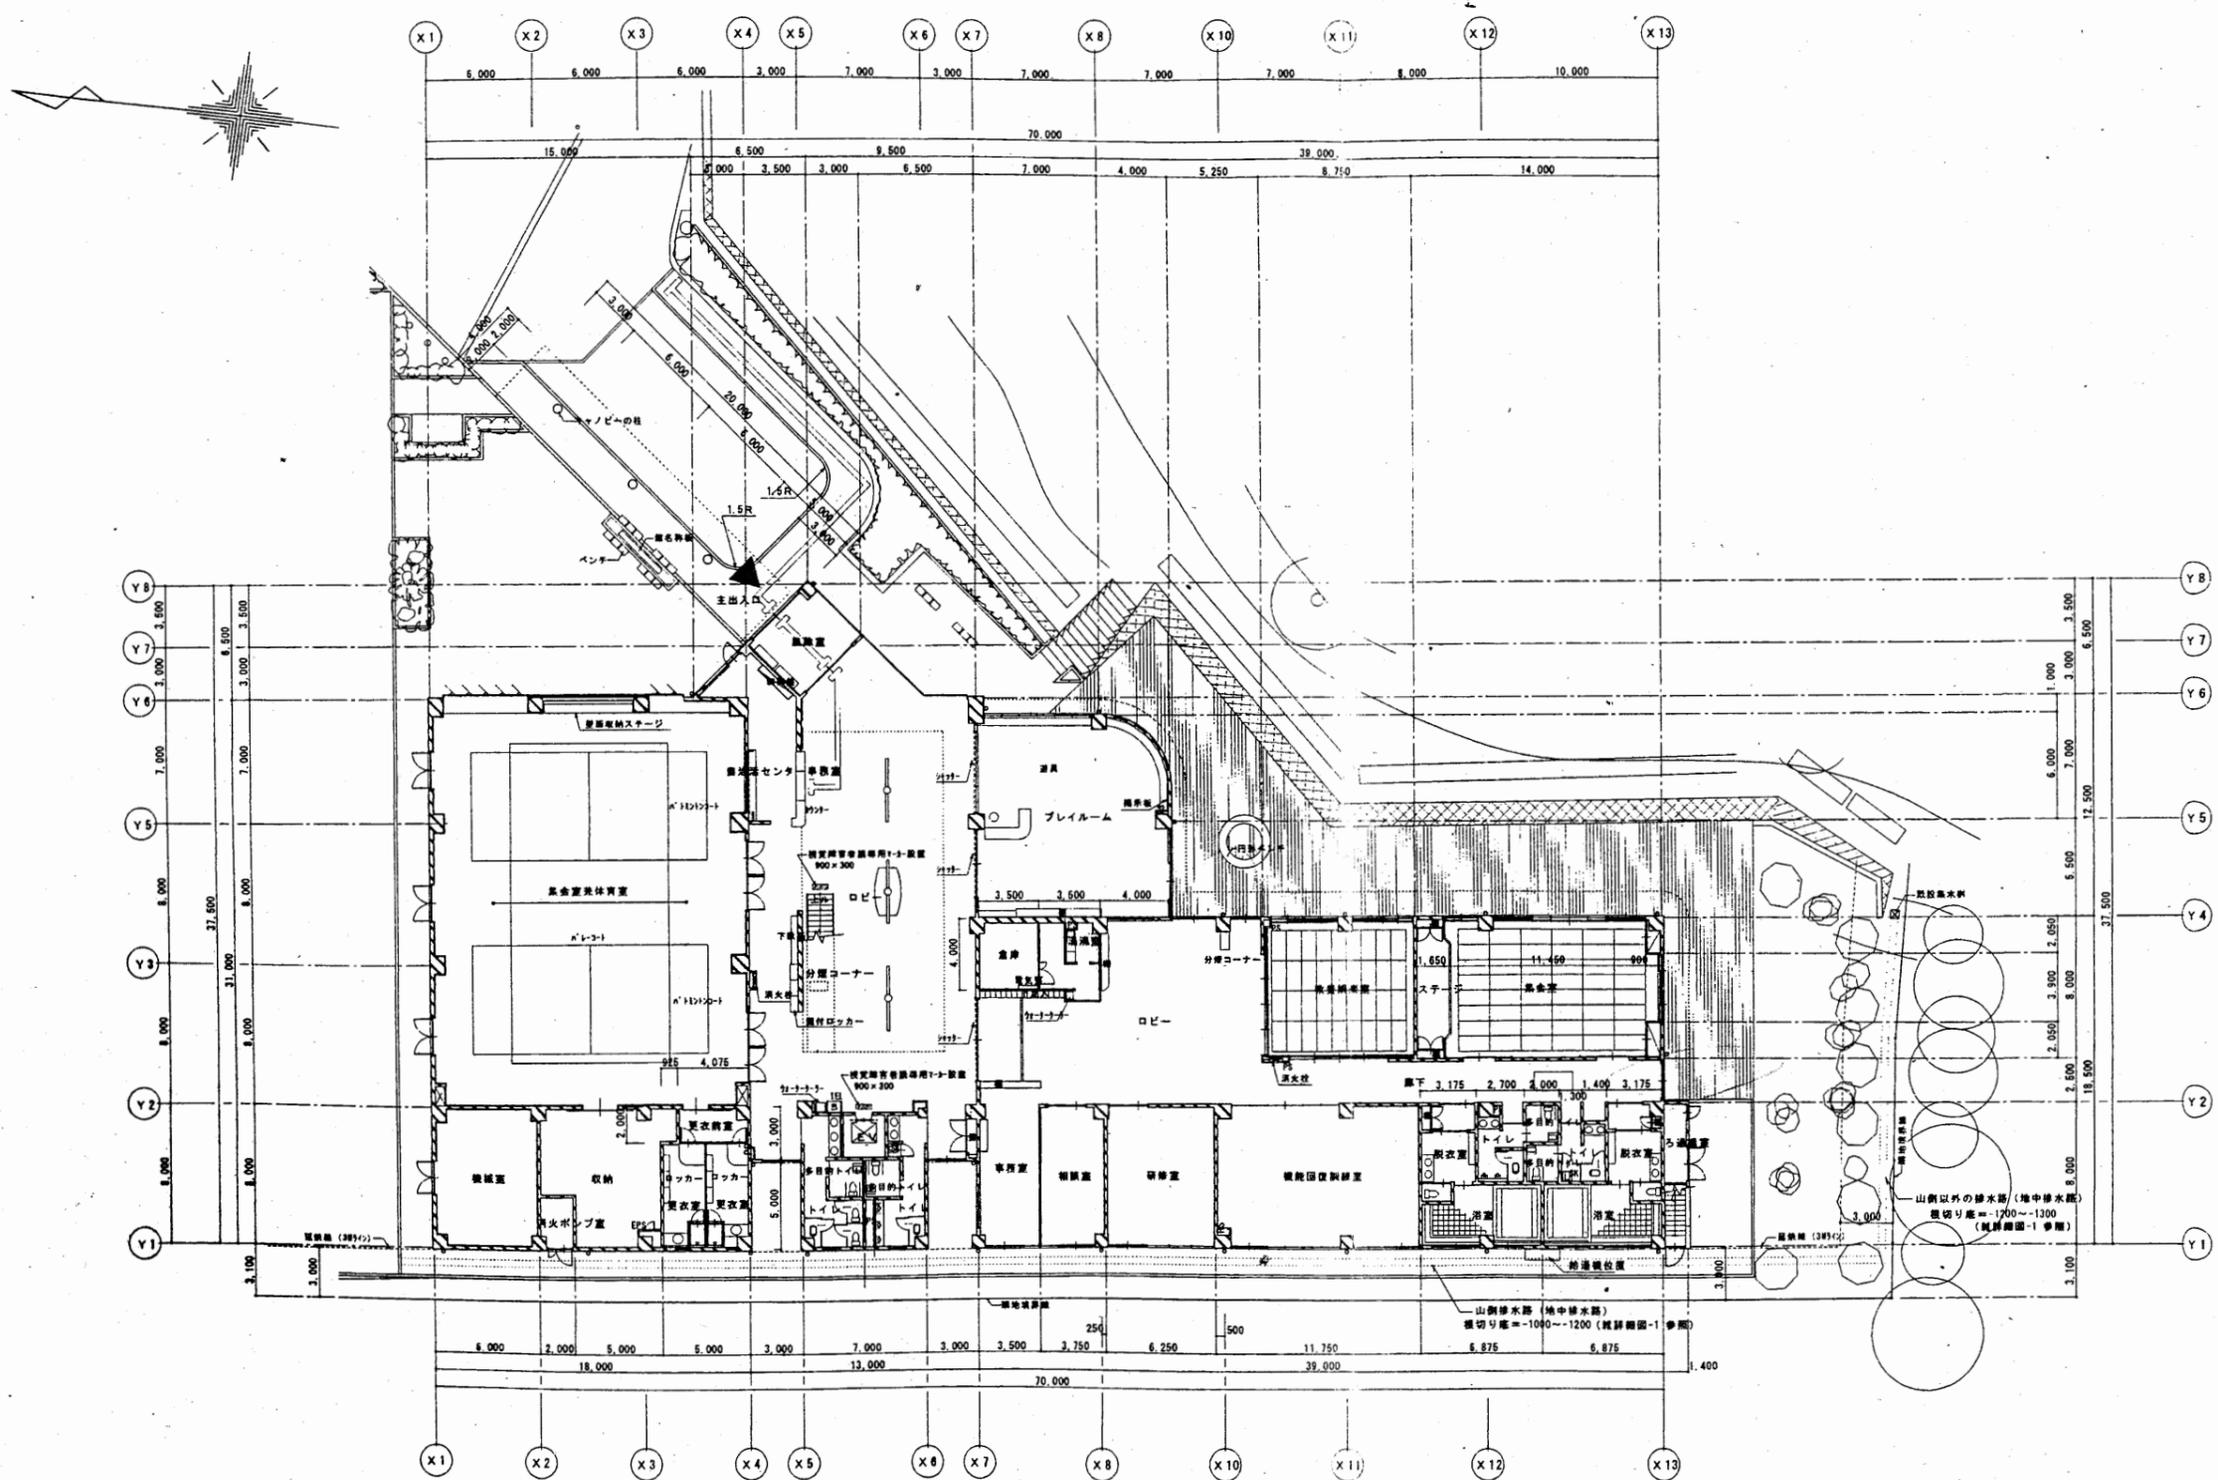

1階平面図

池上市民プラザ


工事名	追浜行政センターほか9か所建築基準法第12条定期点検業務委託			設計者資格 氏名	級建築士登録第 号			課長	主査等	担当者	横須賀市 財政部 FM推進課
図面名称	1階平面図	図番		縮尺	S=1:400	作図	平成 年 月 日				

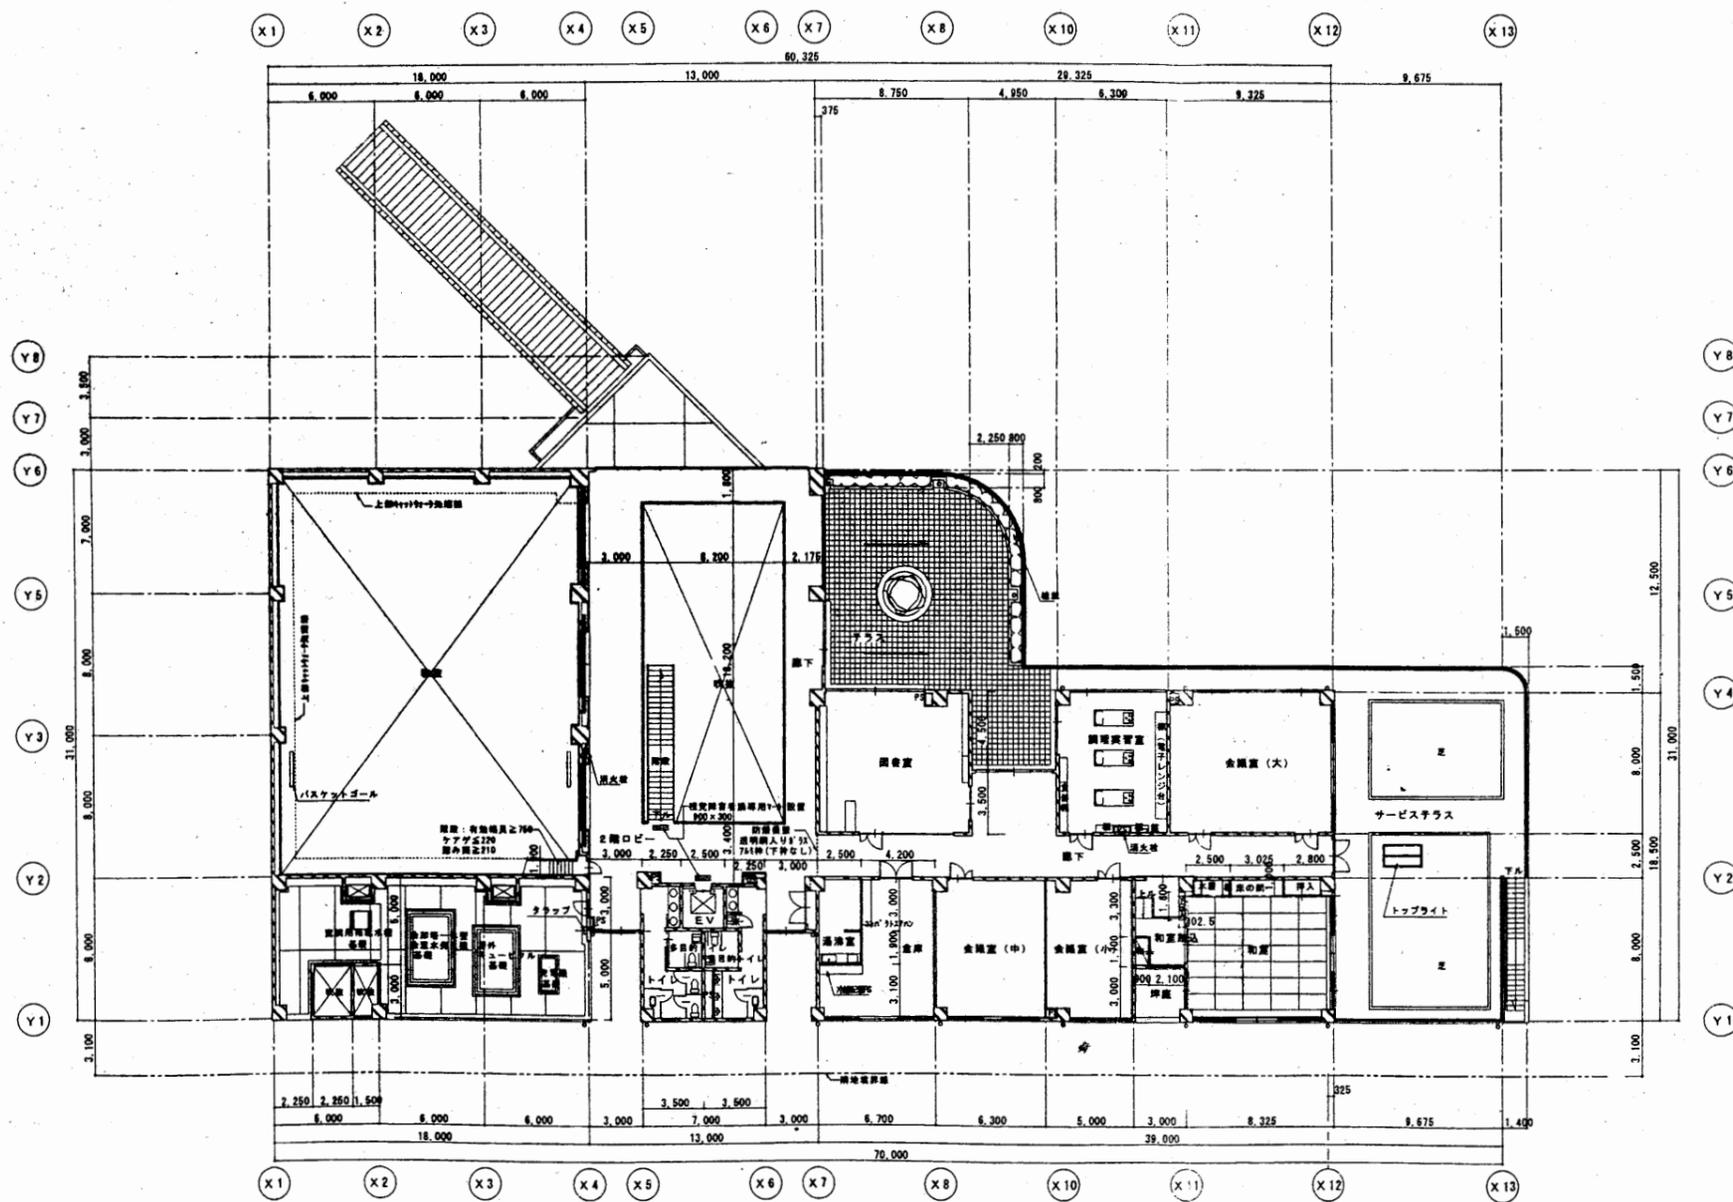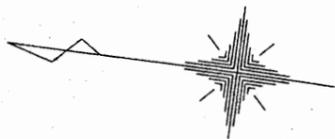


2階平面図

池上市民プラザ

工事名	追浜行政センターほか9か所建築基準法第12条定期点検業務委託			設計者資格 氏名	級建築士登録第 号			課長	主査等	担当者	横須賀市 財政部 FM推進課
図面名称	2階平面図	図番		縮尺	S = 1 : 400	作図	平成 年 月 日				

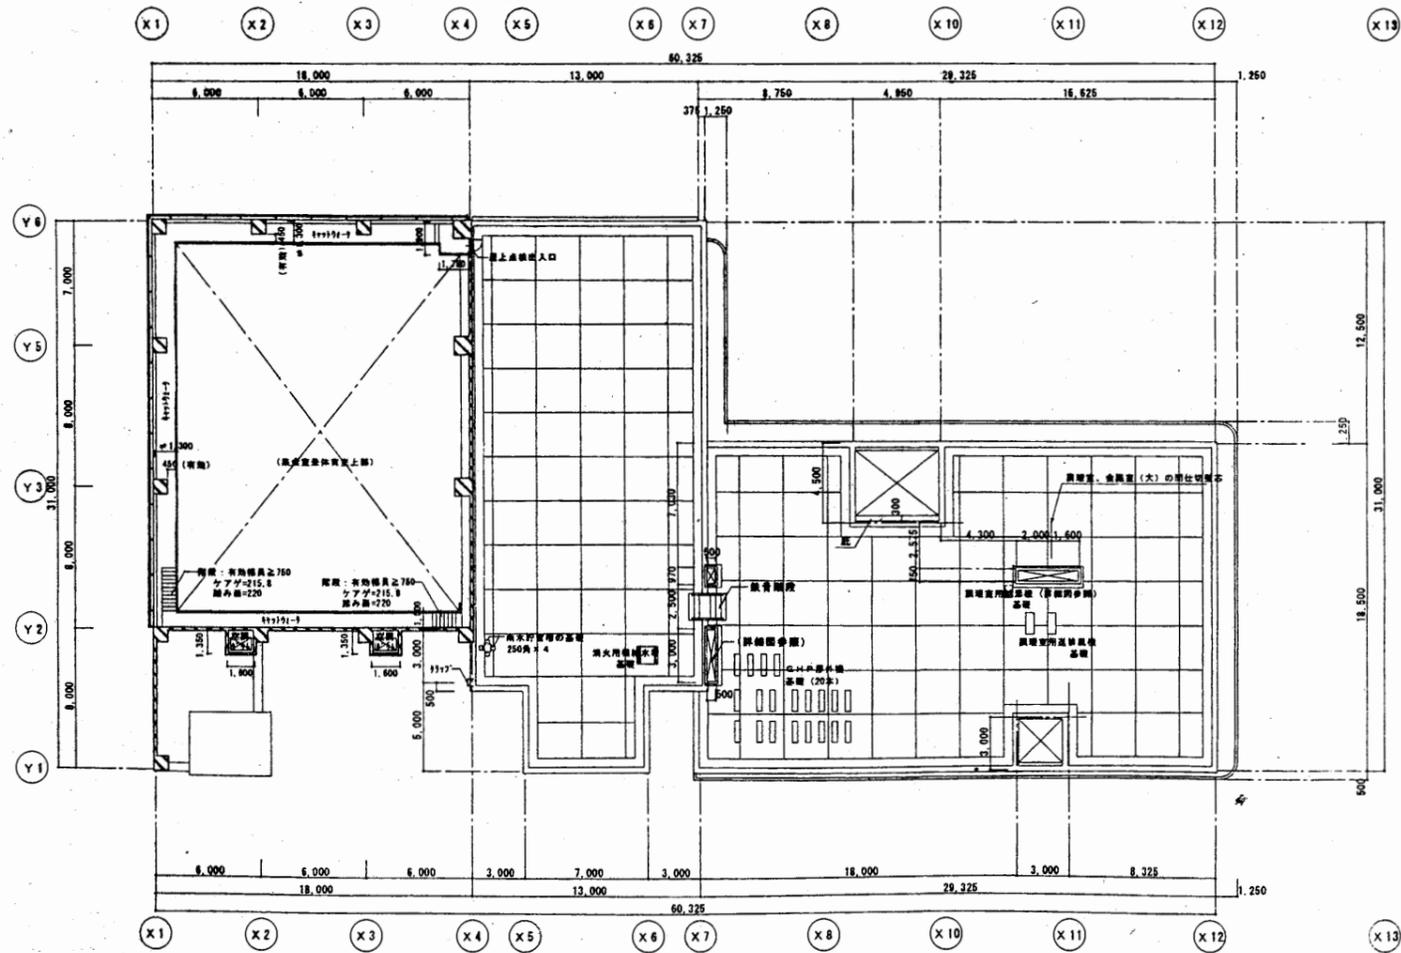


体育館屋根伏図

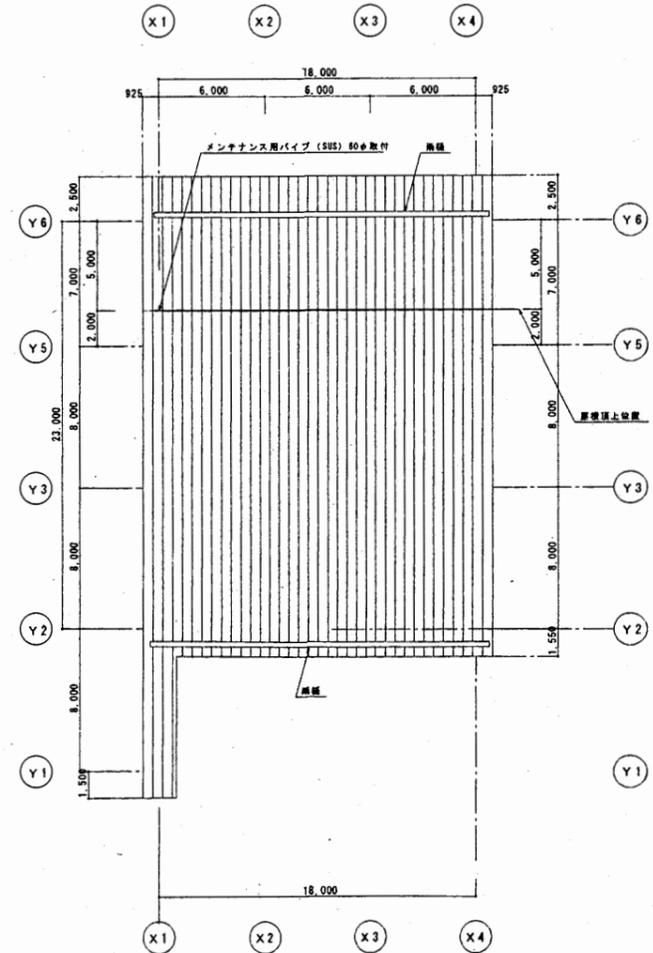


体育館屋根伏図

池上市民プラザ


工事名	追浜行政センターほか9か所建築基準法第12条定期点検業務委託			設計者資格 氏名	級建築士登録第 号		課長	主査等	担当者	横須賀市 財政部 FM推進課
図面名称	体育館屋根伏図	図番	縮尺	S = 1 : 400	作図	平成 年 月 日				

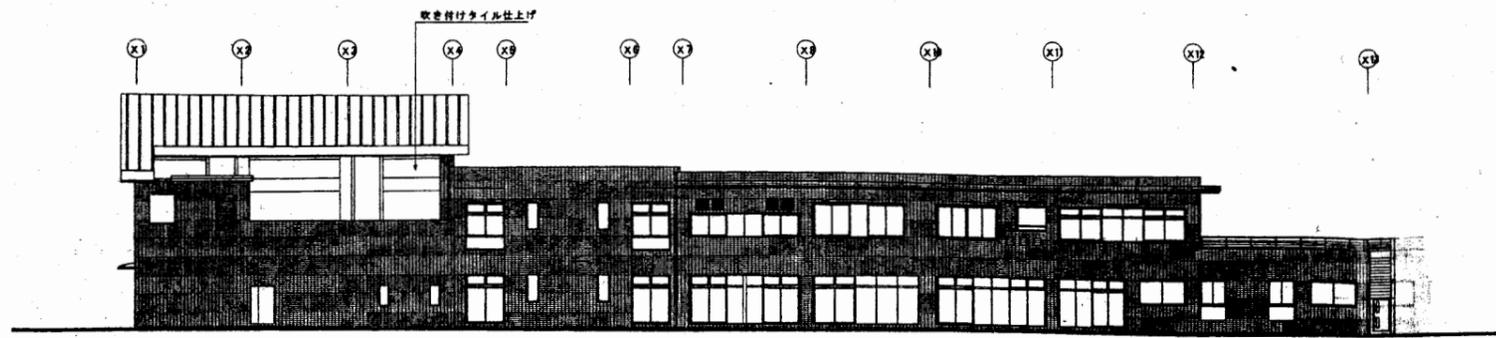


西側立面図

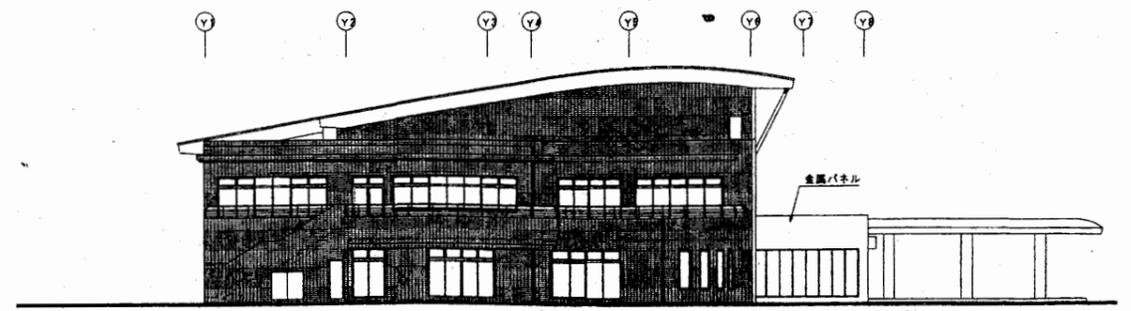


南側立面図

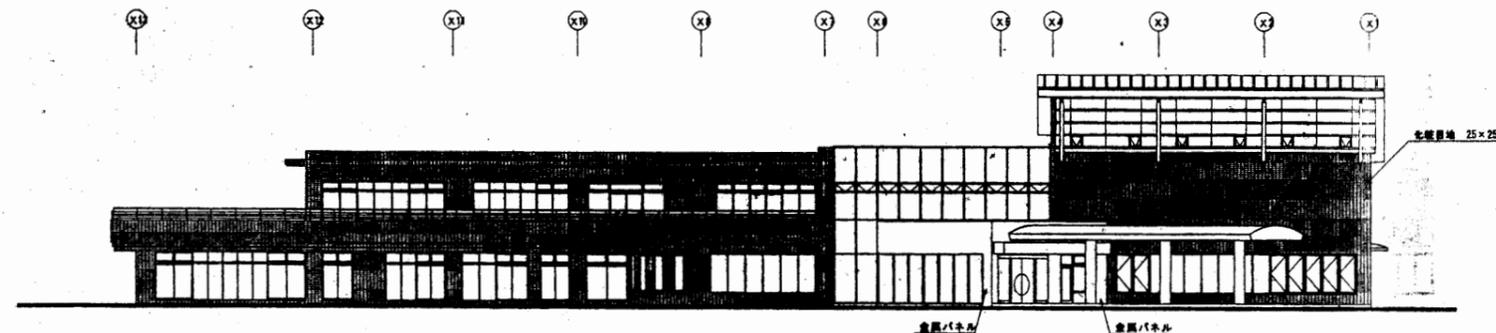



東側立面図

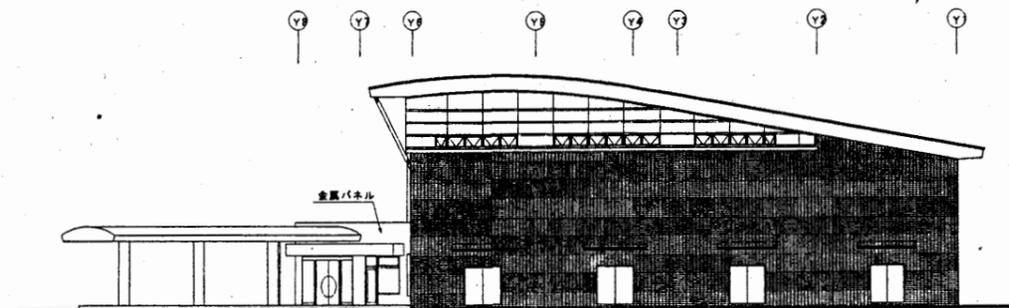

北側立面図

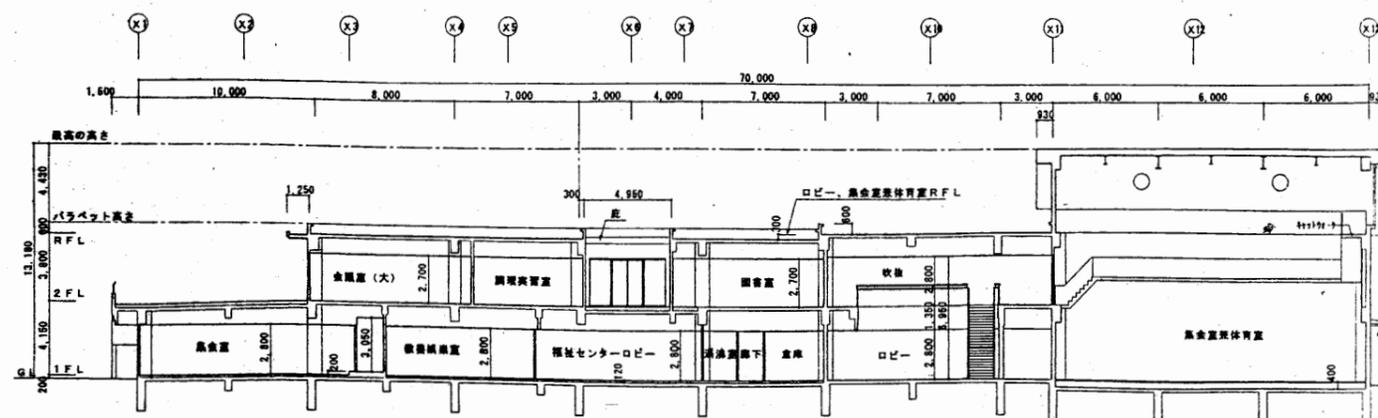


断面図

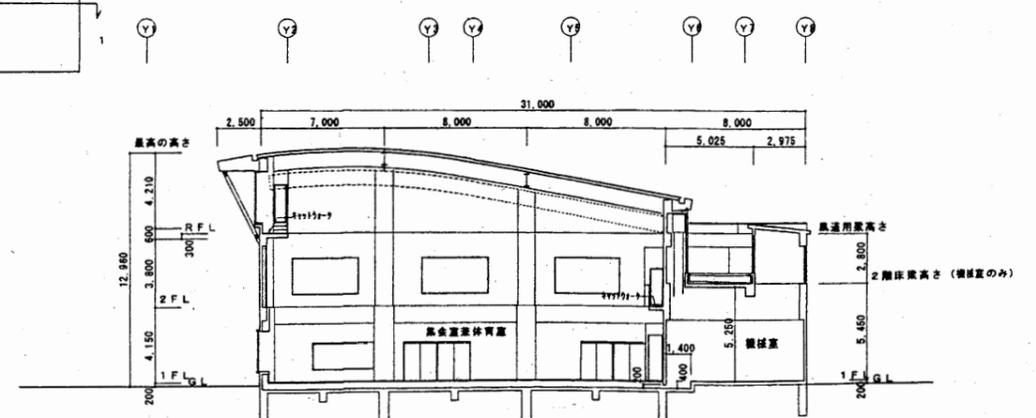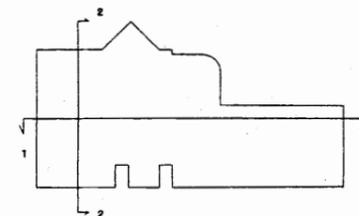

断面図


池上市民プラザ

工事名	追浜行政センターほか9か所建築基準法第12条定期点検業務委託			設計者資格 氏名	級建築士登録第 号			課長	主査等	担当者	横須賀市 財政部 FM推進課
図面名称	立面図 断面図	図番	縮尺	S=1:400	作図	平成	年	月	日		

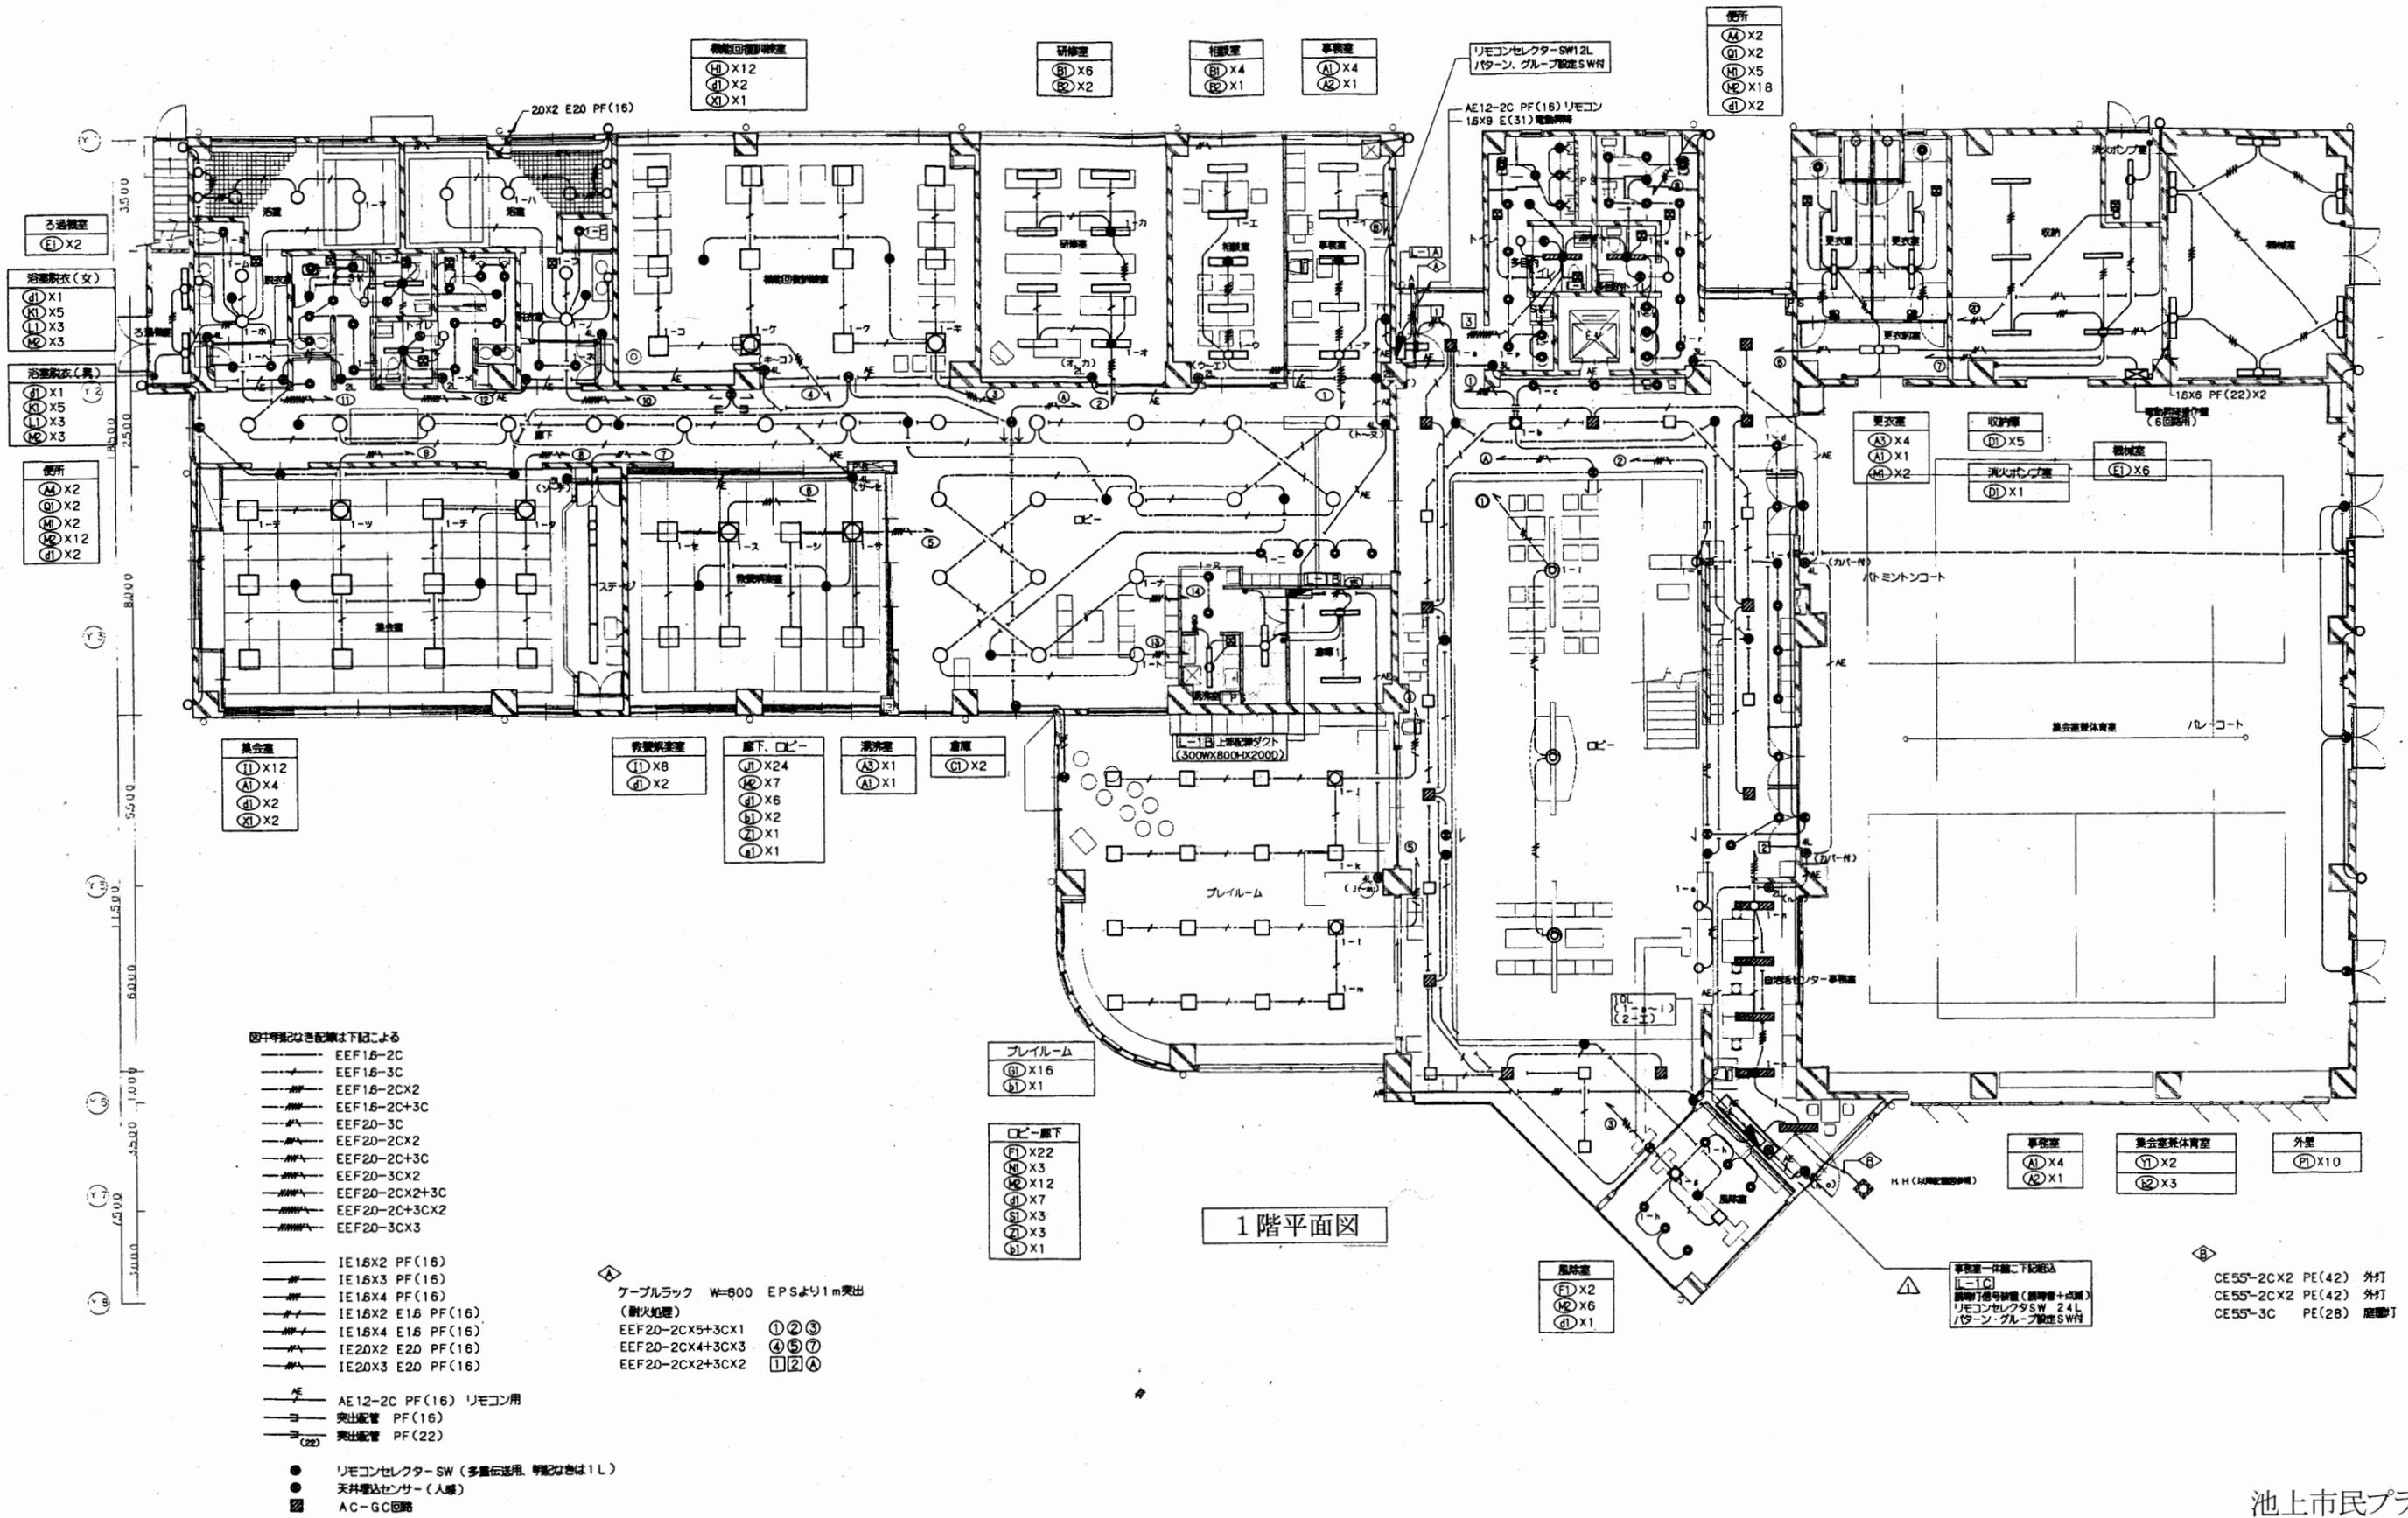

池上市民プラザ

工事名	追浜行政センターほか9か所建築基準法第12条定期点検業務委託			設計者資格 氏名	級建築士登録第 _____ 号		課長	主査等	担当者	横須賀市 財政部 FM推進課
図面名称	電灯設備	1階平面図	図番	縮尺	S=1:200	作図	平成	年	月	

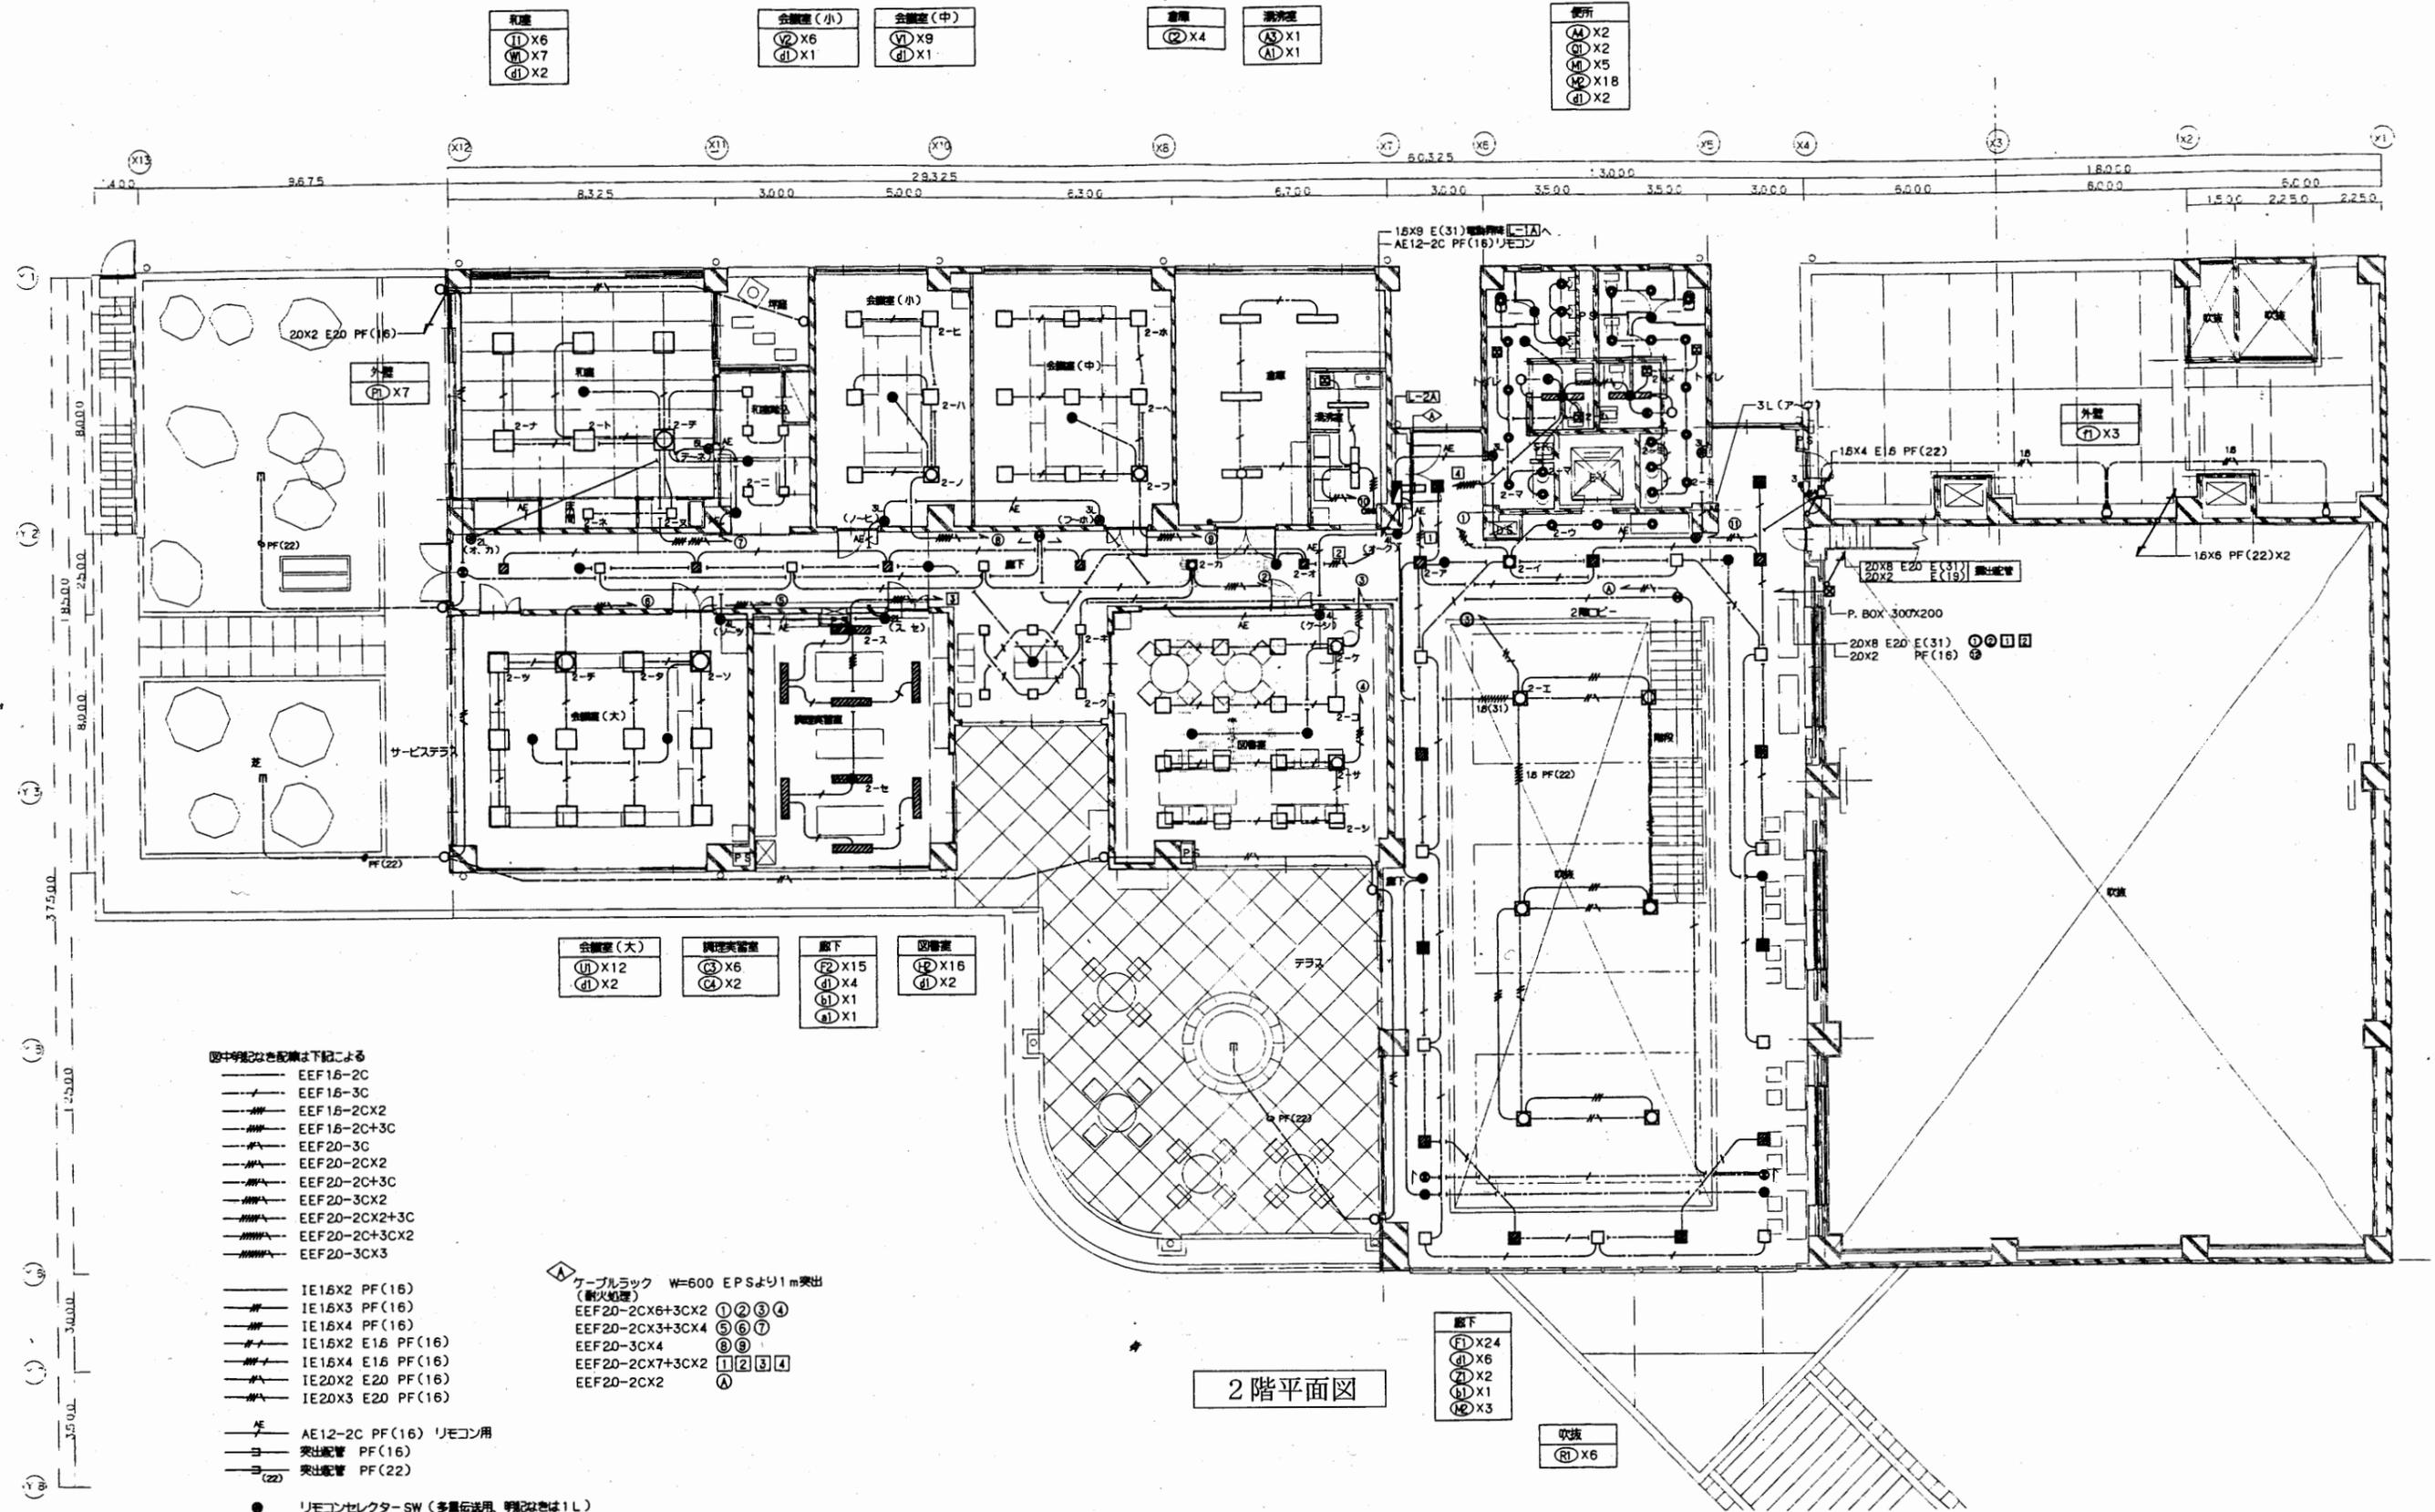

- 図中明記なき配線は下記による
- EEF16-2C
 - EEF16-3C
 - EEF16-2CX2
 - EEF16-2C+3C
 - EEF20-3C
 - EEF20-2CX2
 - EEF20-2C+3C
 - EEF20-3CX2
 - EEF20-2CX2+3C
 - EEF20-2C+3CX2
 - EEF20-3CX3
 - IE16X2 PF(16)
 - IE16X3 PF(16)
 - IE16X4 PF(16)
 - IE16X2 E16 PF(16)
 - IE16X4 E16 PF(16)
 - IE20X2 E20 PF(16)
 - IE20X3 E20 PF(16)
 - AE12-2C PF(16) リモコン用
 - 突出配管 PF(16)
 - 突出配管 PF(22)
 - リモコンセクター-SW (多量伝送用、明記なきは1L)
 - 天井検出センサー(人感)
 - AC-GC回路


- 会議室(大)
 - ① X12
 - ② X2
- 調理実習室
 - ③ X6
 - ④ X2
- 廊下
 - ⑤ X15
 - ⑥ X4
 - ⑦ X1
 - ⑧ X1
- 図書室
 - ⑨ X16
 - ⑩ X2

- ケーブルラック W=600 EPSより1m突出 (耐火処理)
- EEF20-2CX6+3CX2 ①②③④
 - EEF20-2CX3+3CX4 ⑤⑥⑦
 - EEF20-3CX4 ⑧⑨
 - EEF20-2CX7+3CX2 ⑩⑪⑫⑬⑭
 - EEF20-2CX2 ⑮

2階平面図

池上市民プラザ

工事名	追浜行政センターほか9か所建築基準法第12条定期点検業務委託			設計者資格 氏名	級建築士登録第 号			課長	主査等	担当者	横須賀市 財政部 FM推進課
図面名称	電灯設備	2階平面図	図番	縮尺	S=1:200	作図	平成	年	月	日	

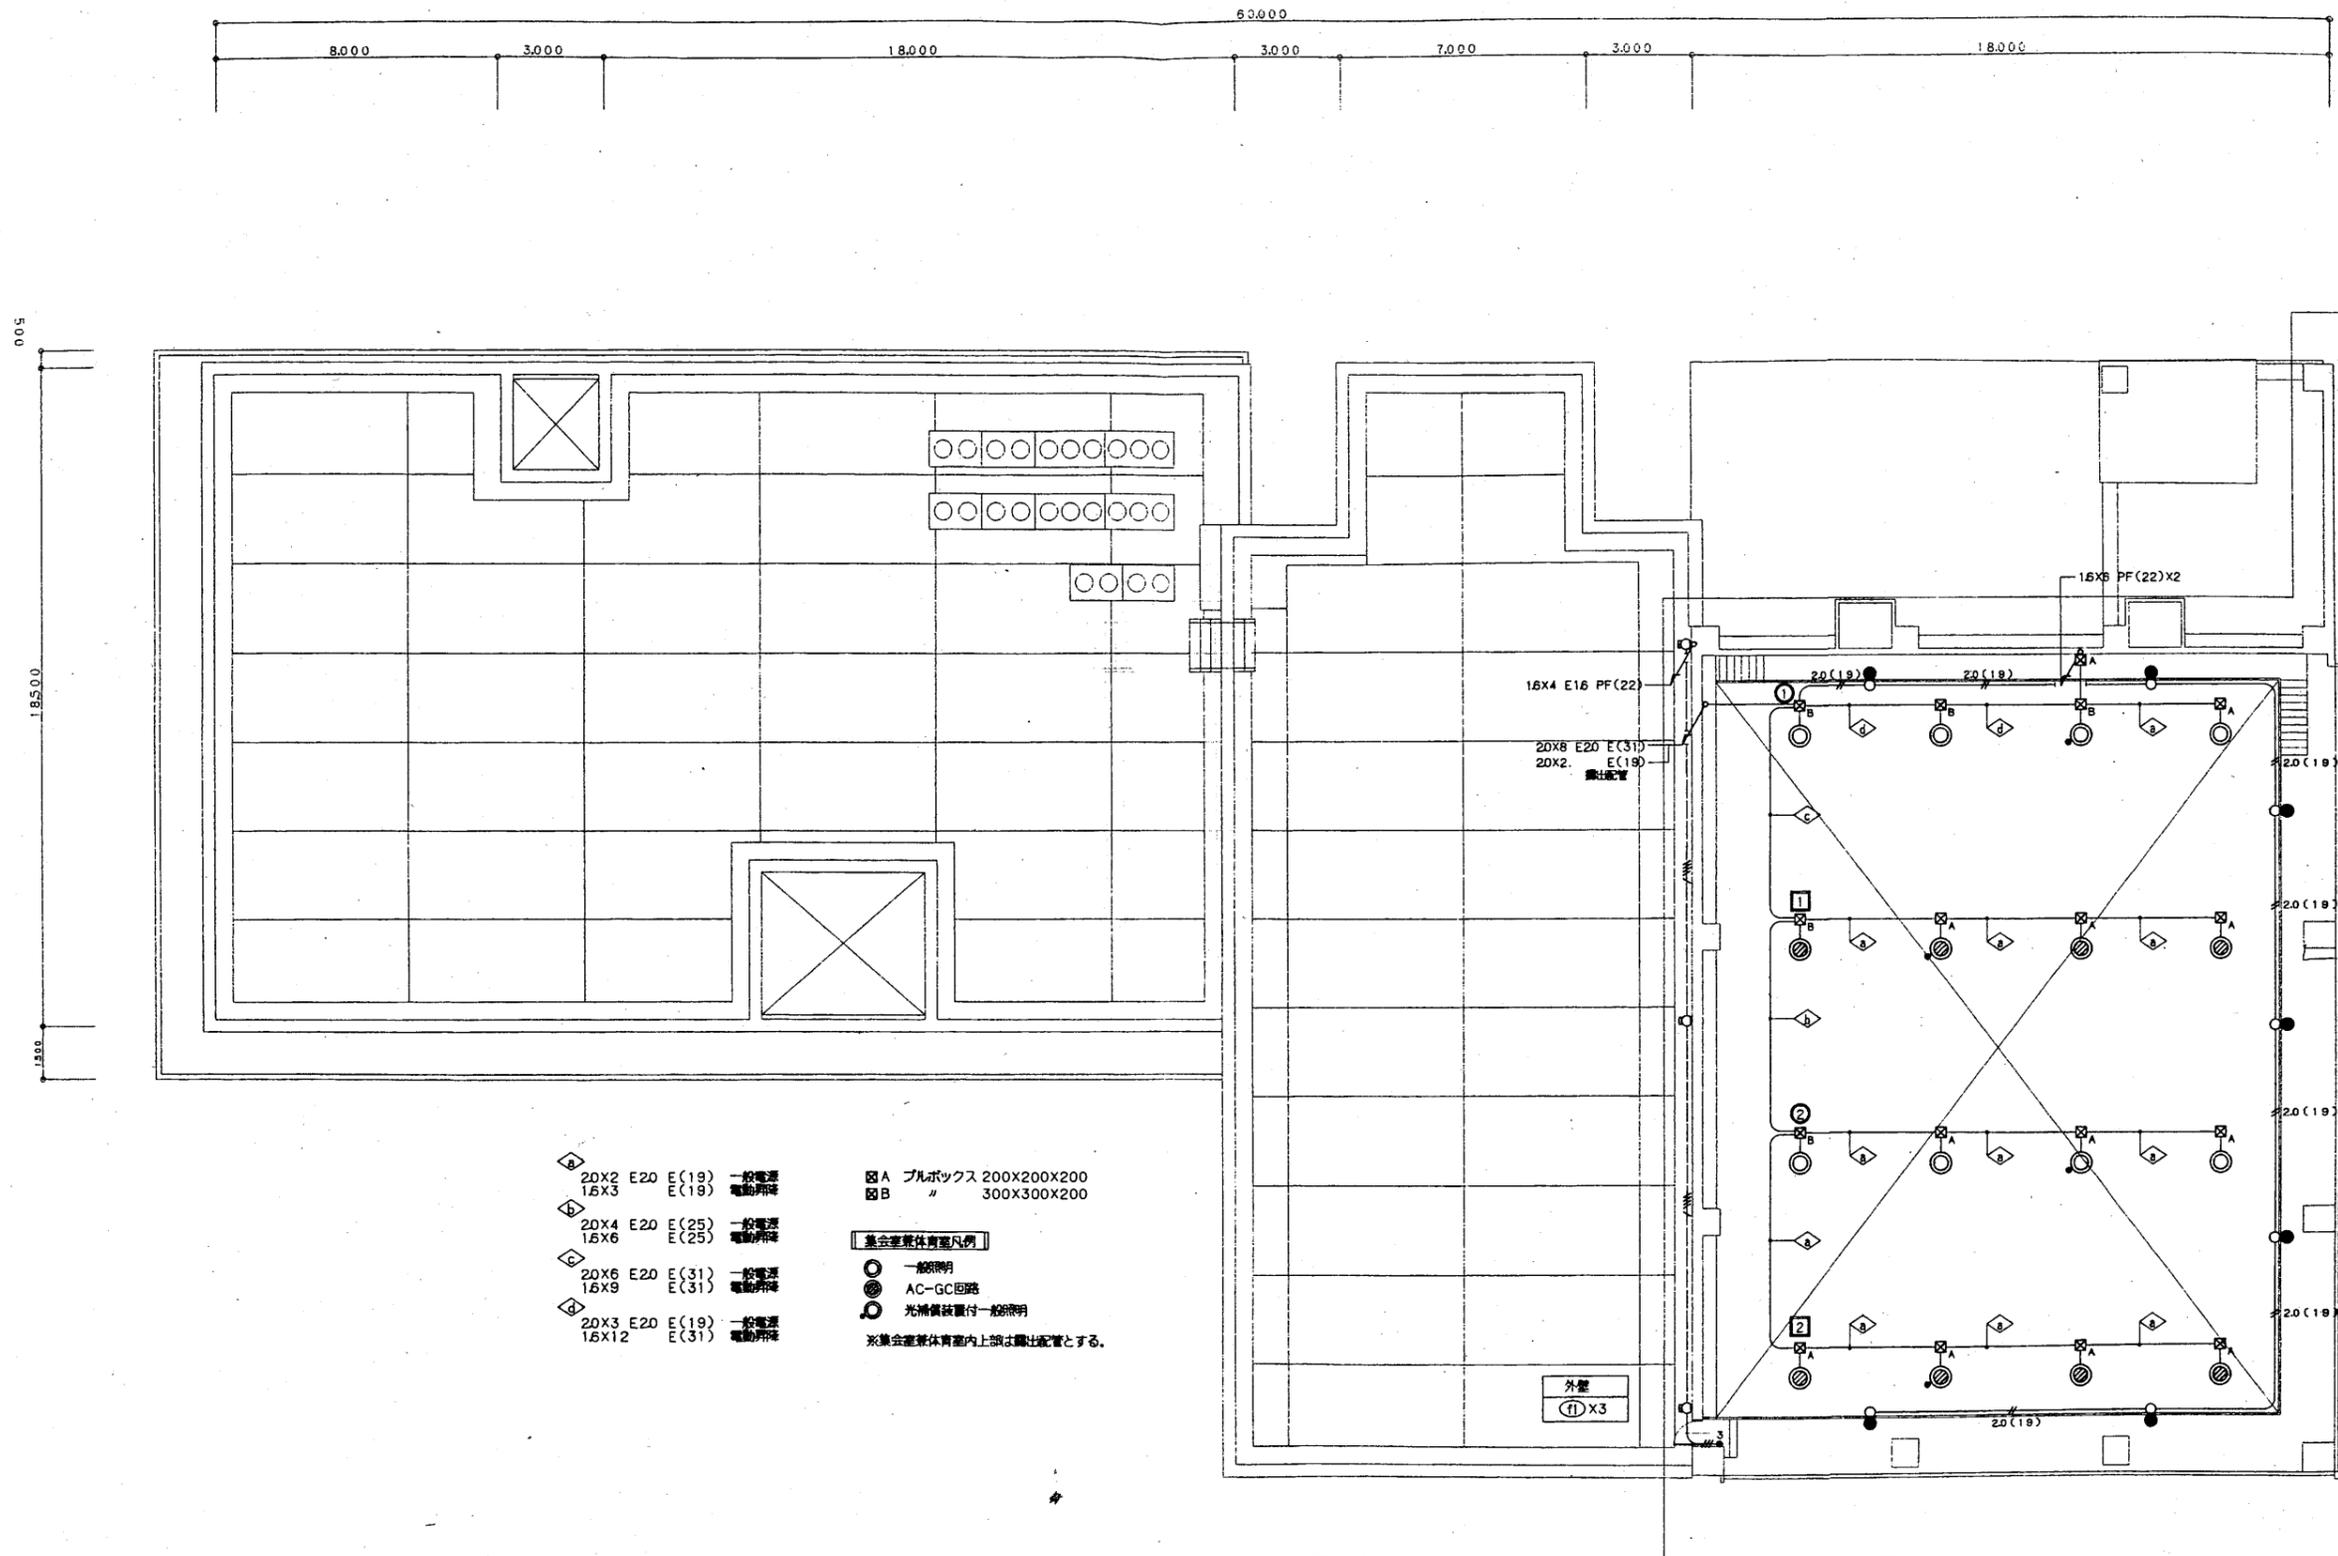


- ◇ 20X2 E20 E(19) 一般電照
 - 1.5X3 E(19) 電動用照
 - ◇ 20X4 E20 E(25) 一般電照
 - 1.5X6 E(25) 電動用照
 - ◇ 20X6 E20 E(31) 一般電照
 - 1.5X9 E(31) 電動用照
 - ◇ 20X3 E20 E(19) 一般電照
 - 1.5X12 E(31) 電動用照
 - ⊠A プルボックス 200X200X200
 - ⊠B " 300X300X200
- 【集会室兼体育室凡例】
- 一般照明
 - ⊙ AC-GC回路
 - ⊕ 光補償装置付一般照明
- ※集会室兼体育室内上照は露出配管とする。

R階平面図

- 【集会室兼体育室】
- ① X12
 - ② X4
 - ③ X7

池上市民プラザ

工事名	追浜行政センターほか9か所建築基準法第12条定期点検業務委託			設計者資格 氏名	級建築士登録第 号			課長	主査等	担当者	横須賀市 財政部 FM推進課
図面名称	電灯設備 R階平面図	図番		縮尺	S=1:200	作図	平成 年 月 日				

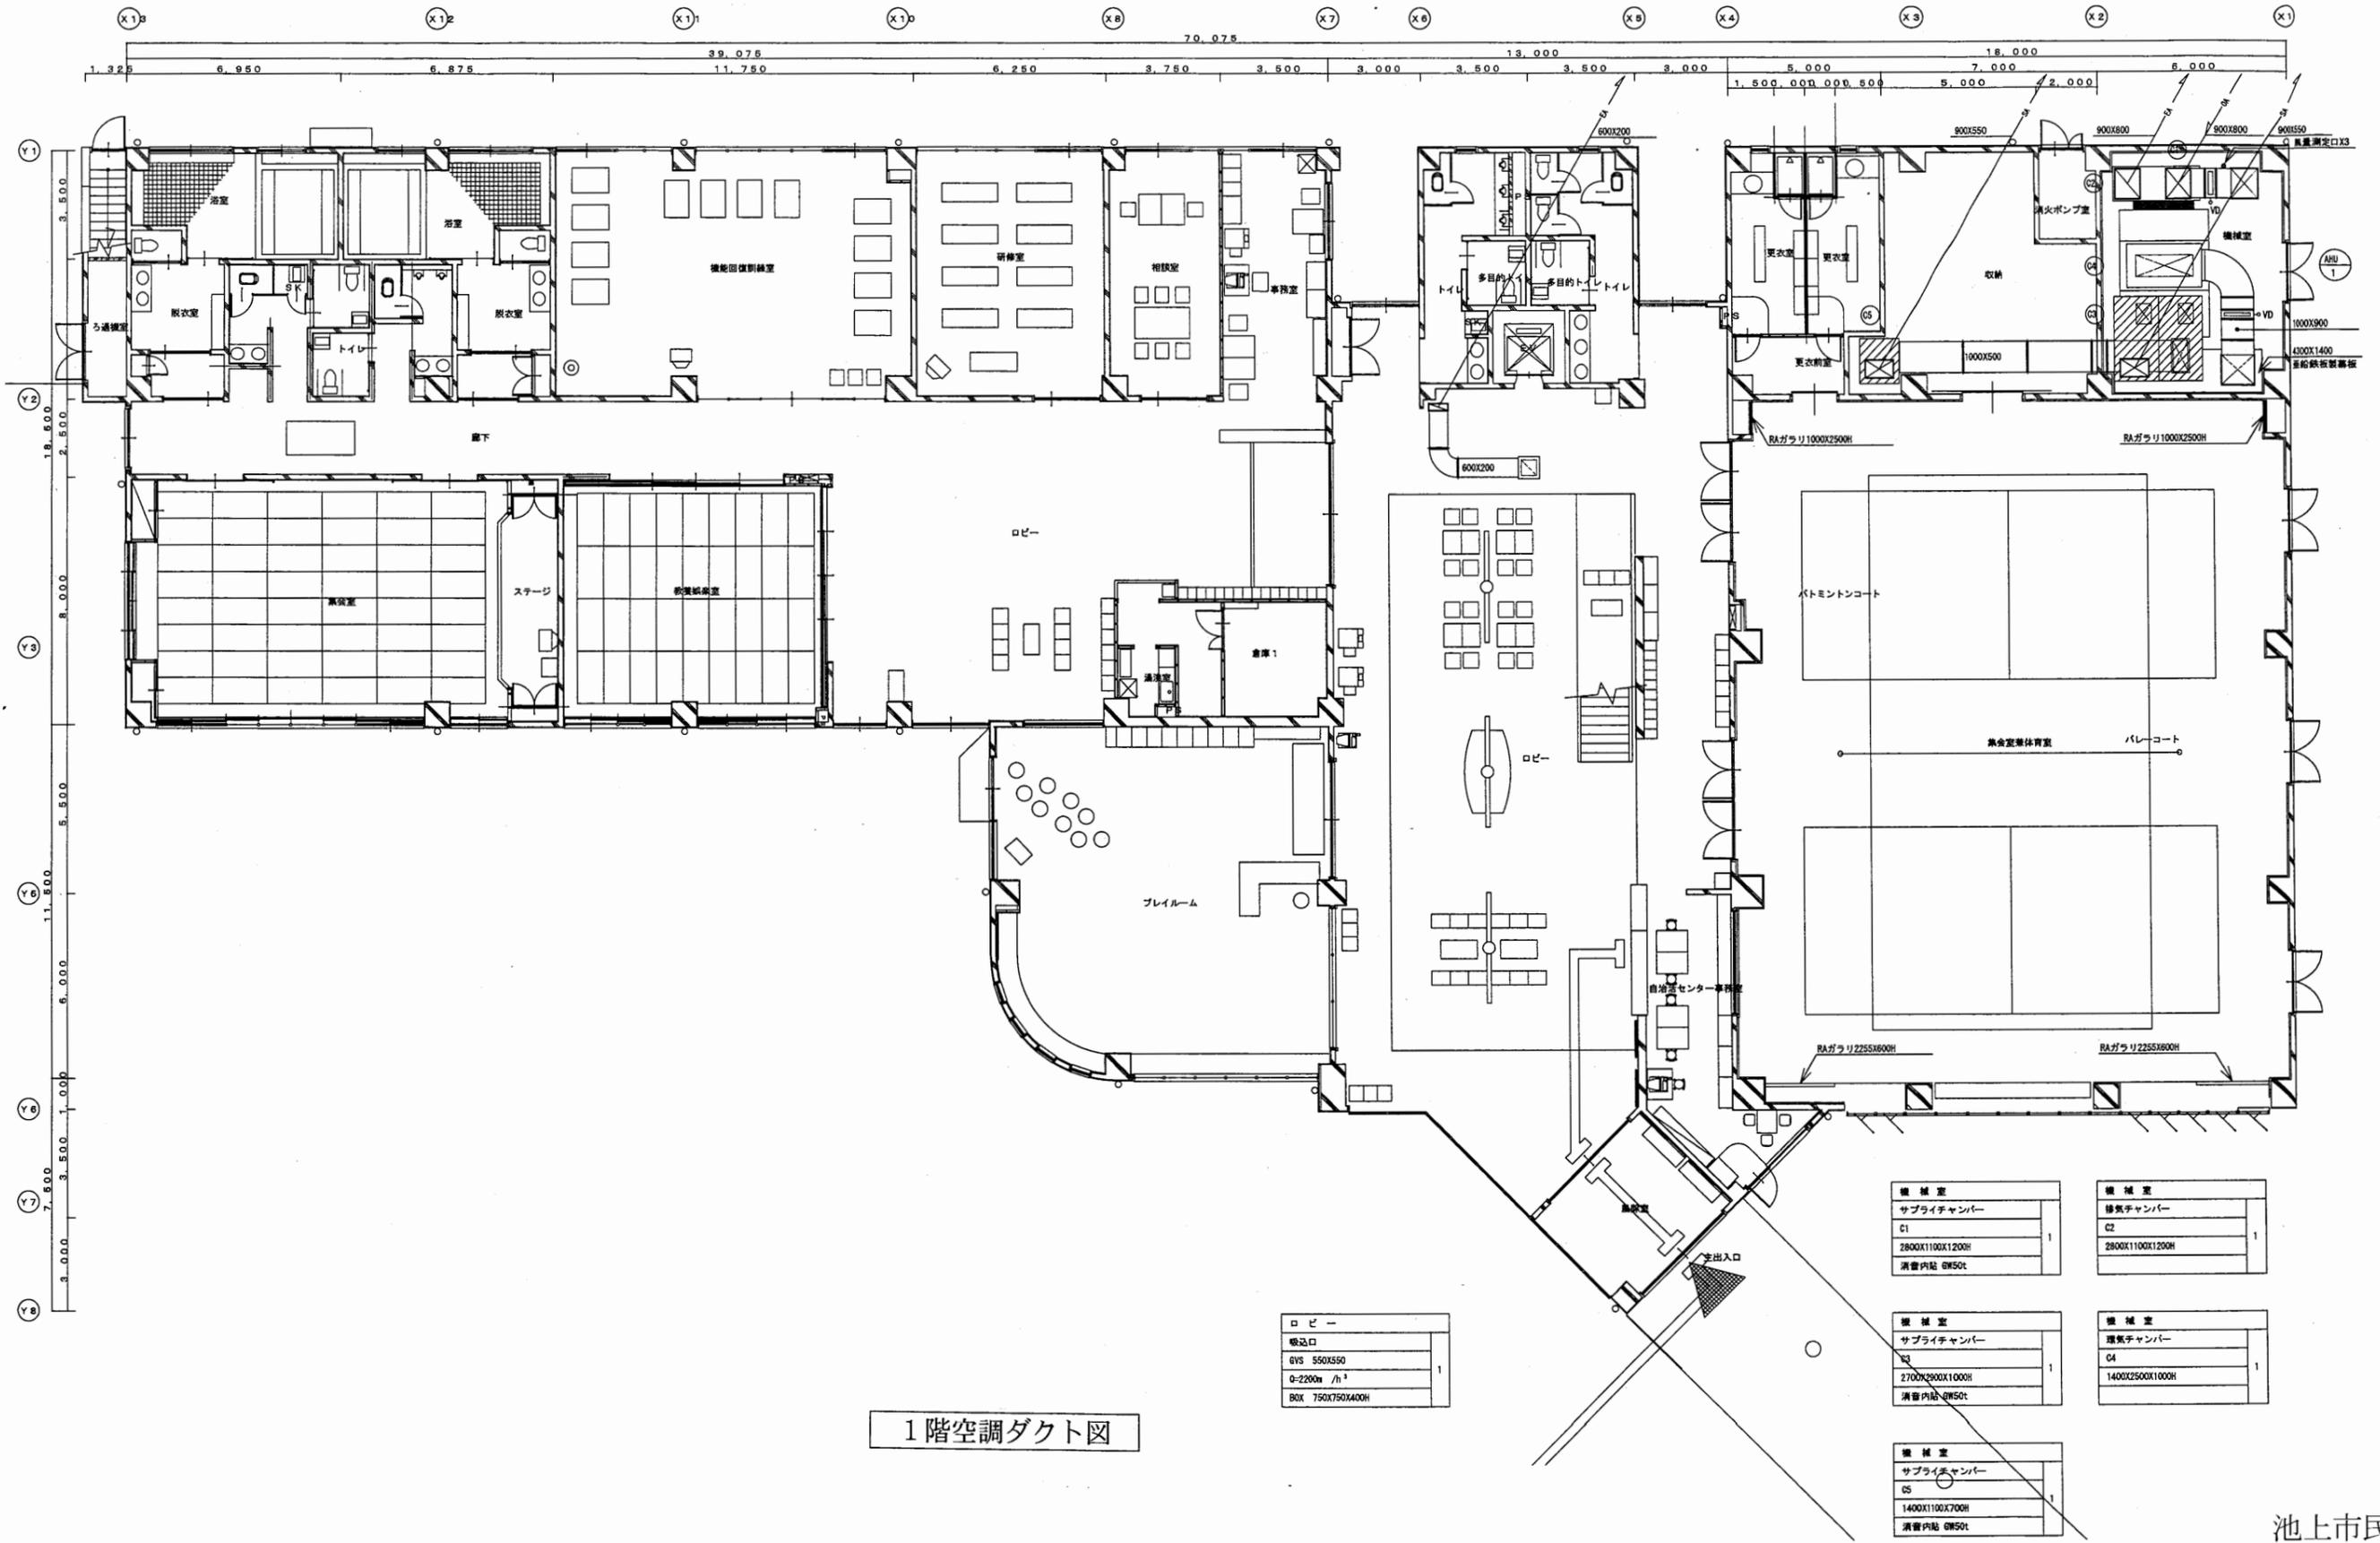


1階空調ダクト図

池上市民プラザ

工事名	追浜行政センターほか9か所建築基準法第12条定期点検業務委託			設計者資格 氏名	級建築士登録第 号			課長	主査等	担当者	横須賀市 財政部 FM推進課
図面名称	1階空調ダクト図	図番	縮尺	S=1:200	作図	平成	年	月	日		

倉庫	
サブライチャンバー	
U7	
500X600X350H	2
消音内貼 GW50t	

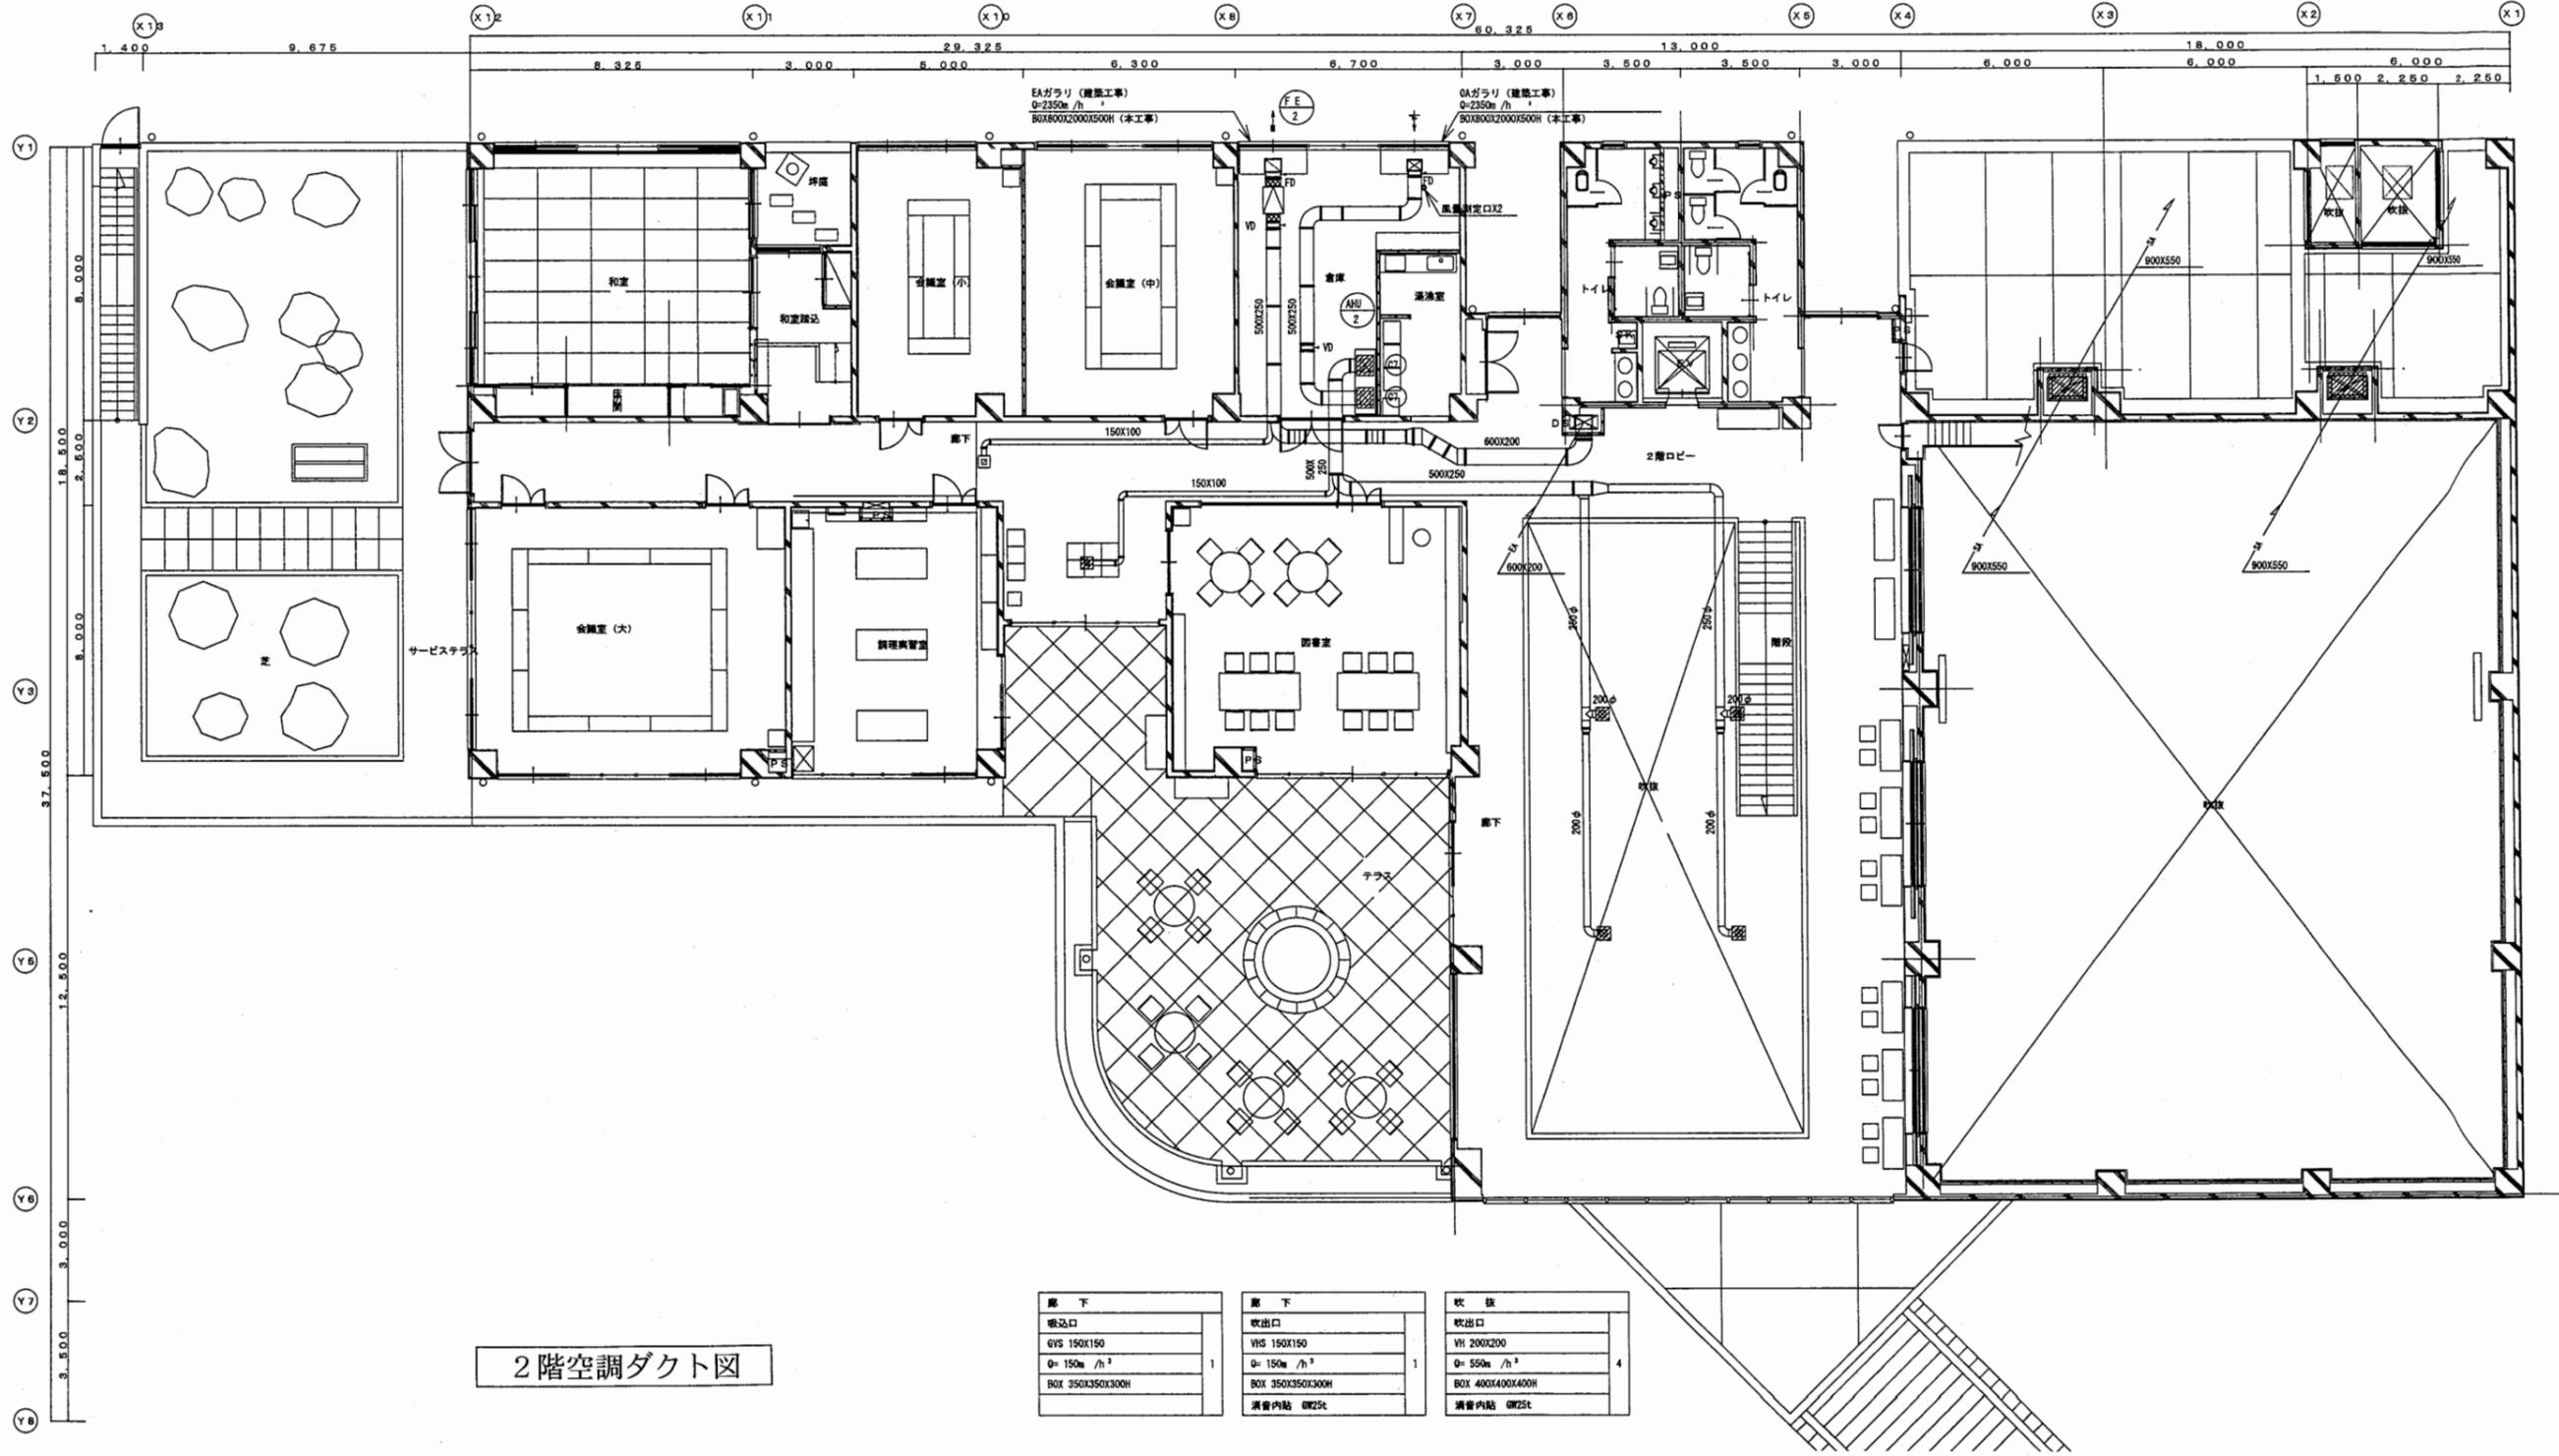


2階空調ダクト図

廊下	廊下	吹抜
吸込口	吸込口	吹出口
GV5 150X150	WH 150X150	WH 200X200
Q= 150m ³ /h	Q= 150m ³ /h	Q= 550m ³ /h
BOX 350X350X300H	BOX 350X350X300H	BOX 400X400X400H
	消音内貼 GW25t	消音内貼 GW25t
1	1	4

池上市民プラザ



工事名	追浜行政センターほか9か所建築基準法第12条定期点検業務委託			設計者資格 氏名	級建築士登録第 号		課長	主査等	担当者	横須賀市 財政部 FM推進課
図面名称	2階空調ダクト図	図番	縮尺	S=1:200	作図	平成 年 月 日				

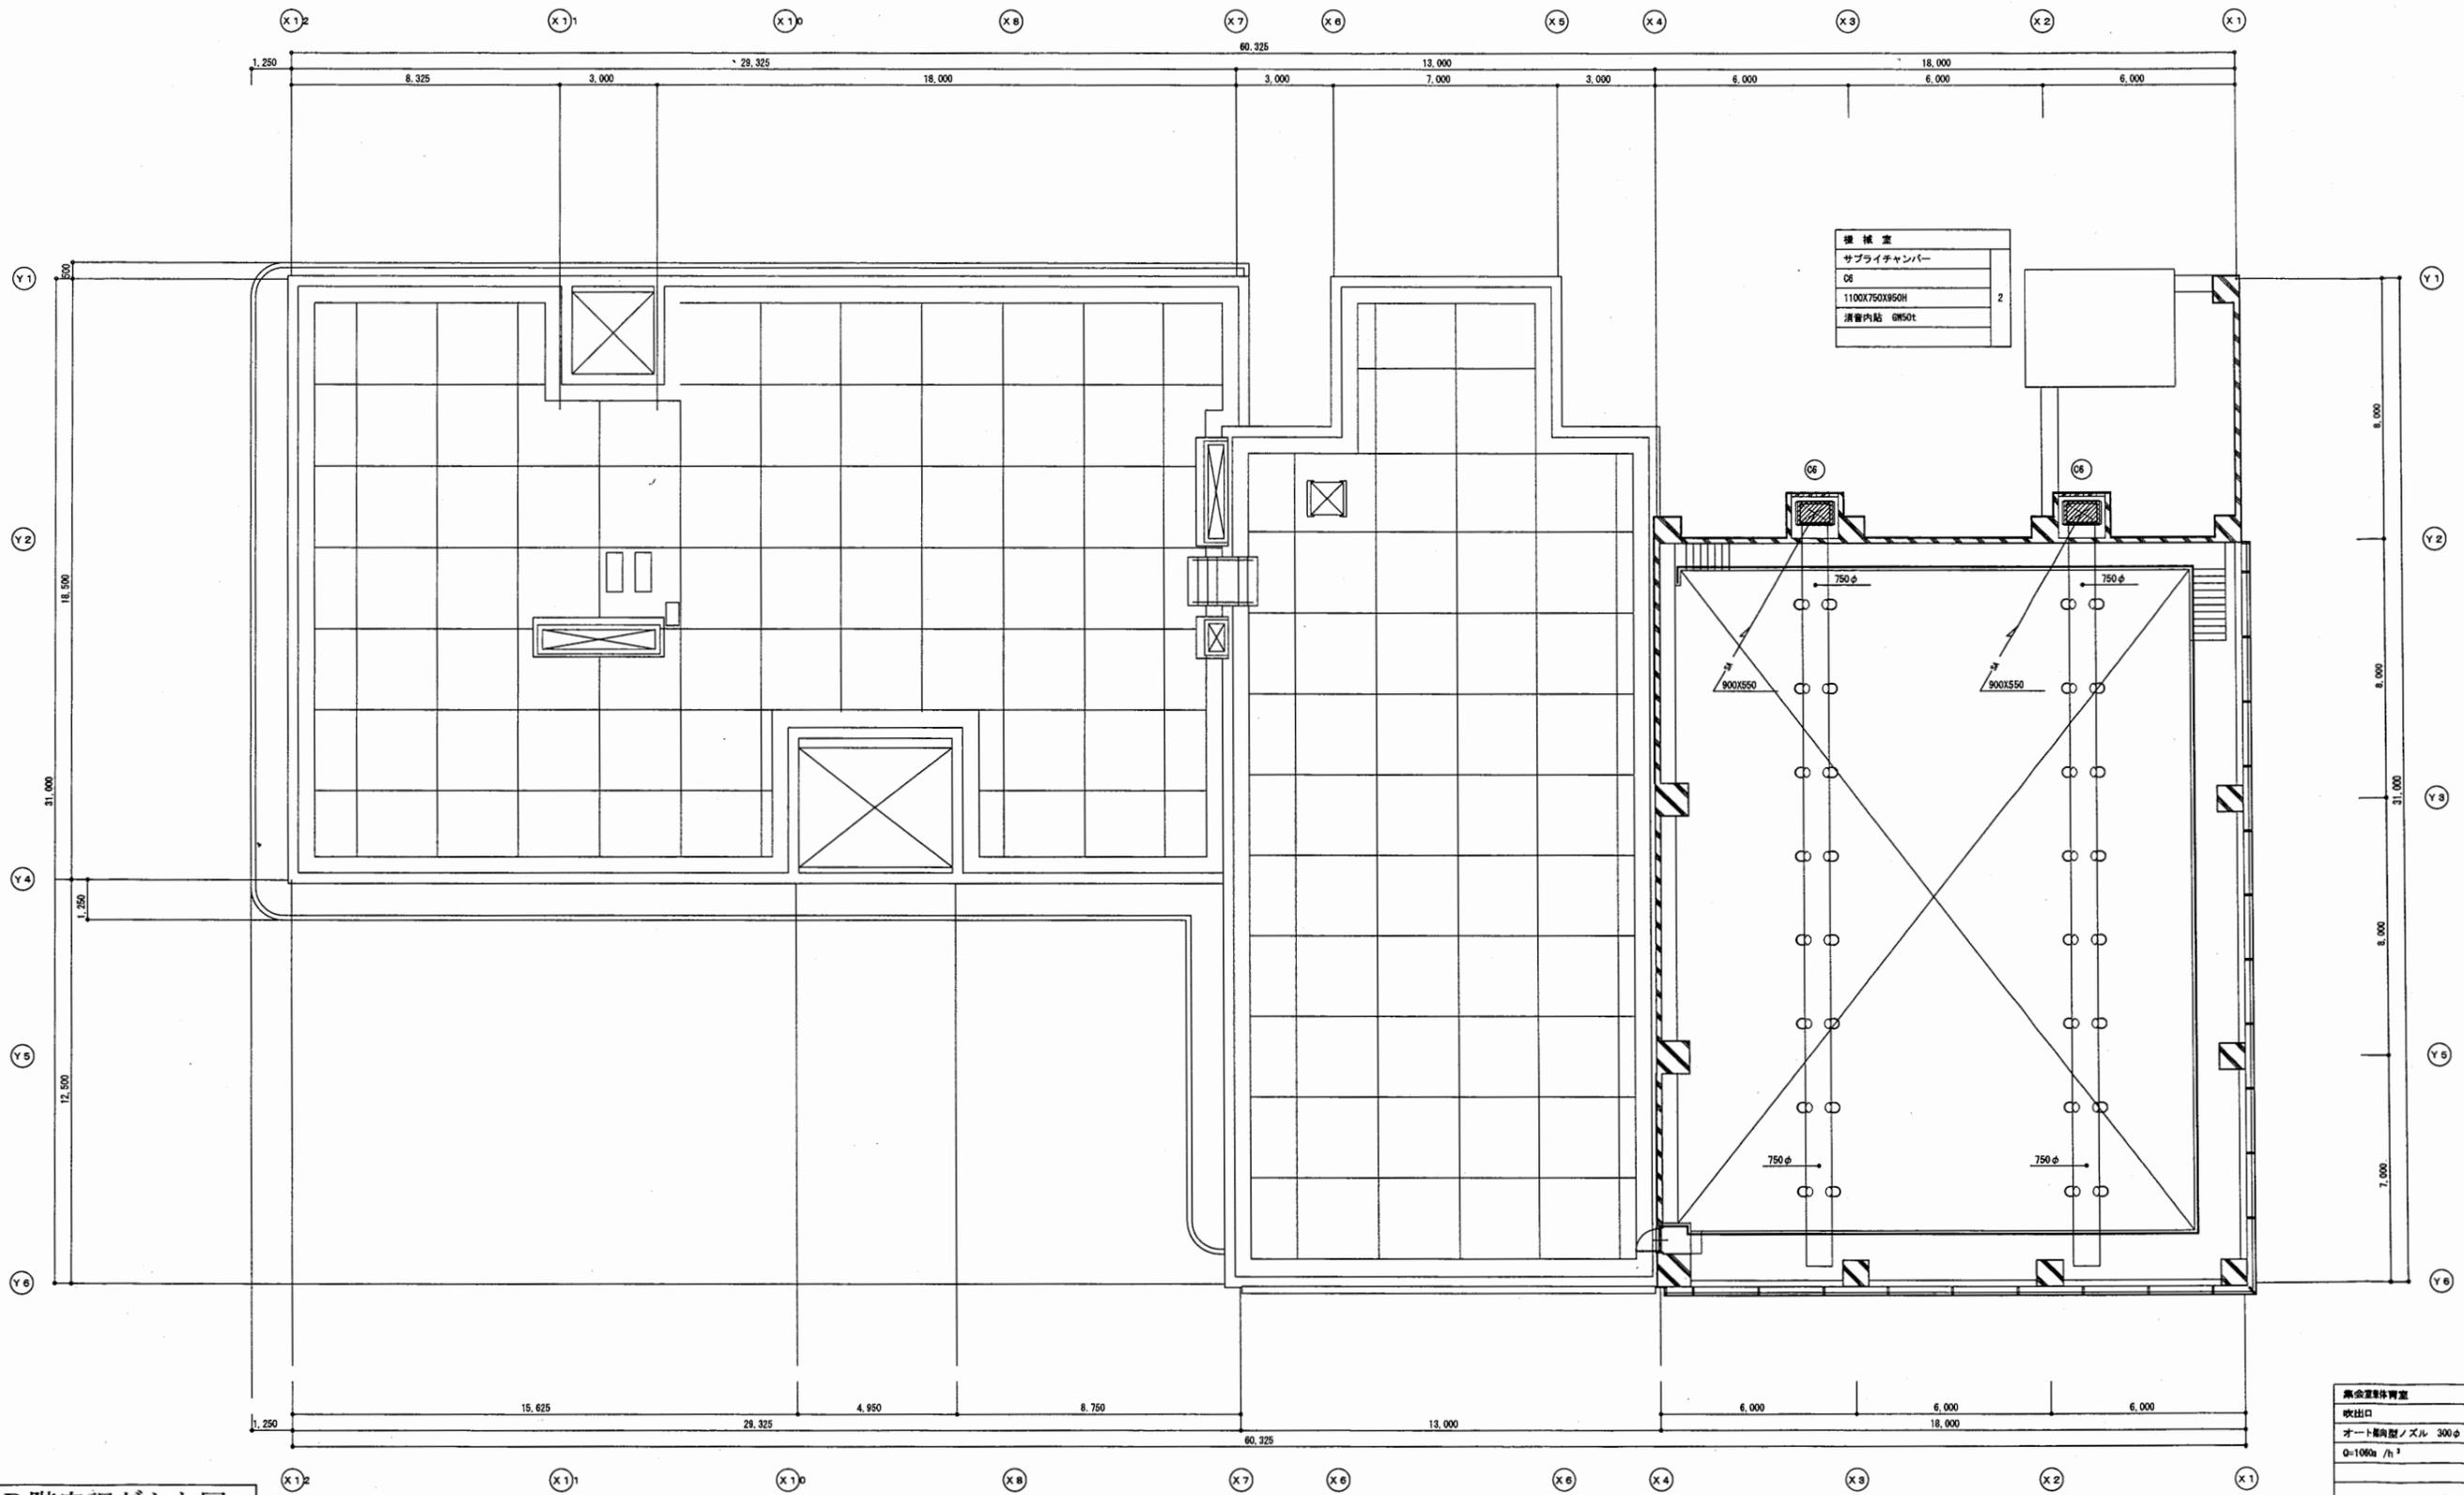

R階空調ダクト図

池上市民プラザ


工事名	追浜行政センターほか9か所建築基準法第12条定期点検業務委託			設計者資格 氏名	級建築士登録第 号			課長	主査等	担当者	横須賀市 財政部 FM推進課
図面名称	R階空調ダクト図	図番		縮尺	S=1:200	作図	平成 年 月 日				

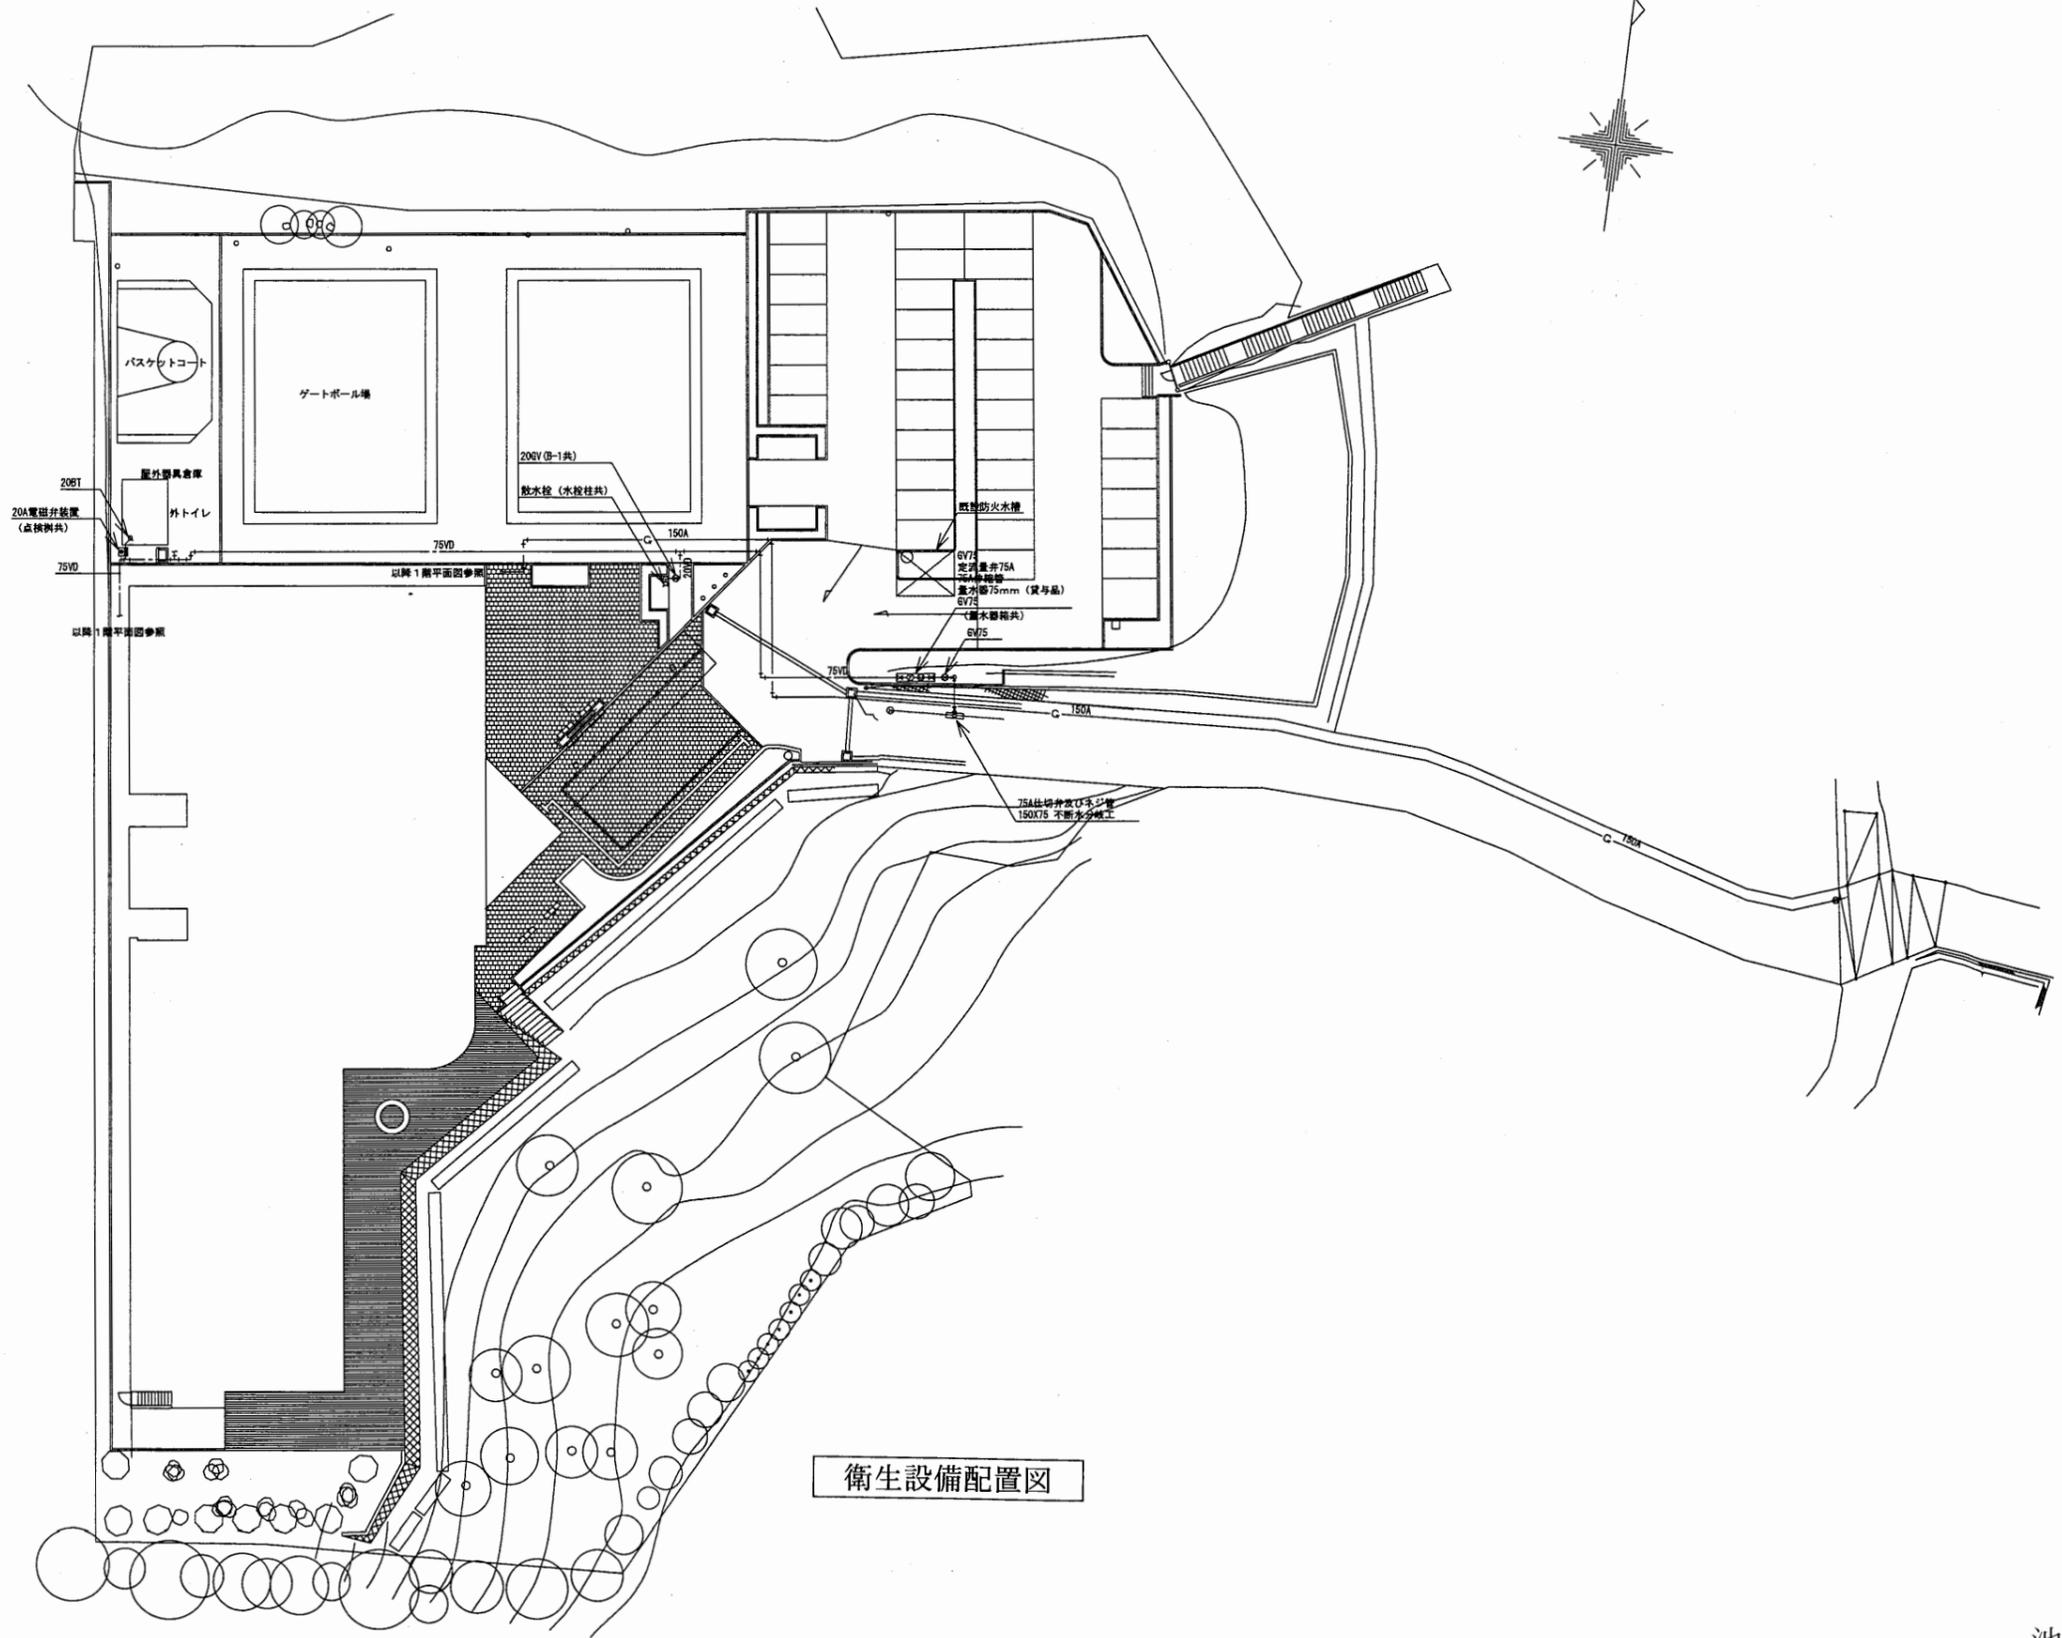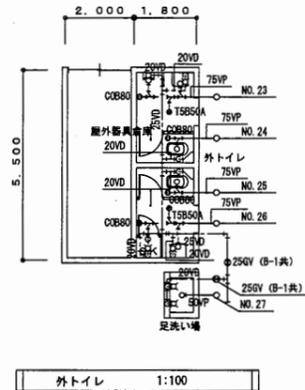

衛生設備配置図

池上市民プラザ


工事名	追浜行政センターほか9か所建築基準法第12条定期点検業務委託			設計者資格 氏名	級建築士登録第	号	課長	主査等	担当者	横須賀市 財政部 FM推進課
図面名称	衛生設備配置図	図番	縮尺	S=1:600	作図	平成	年	月	日	

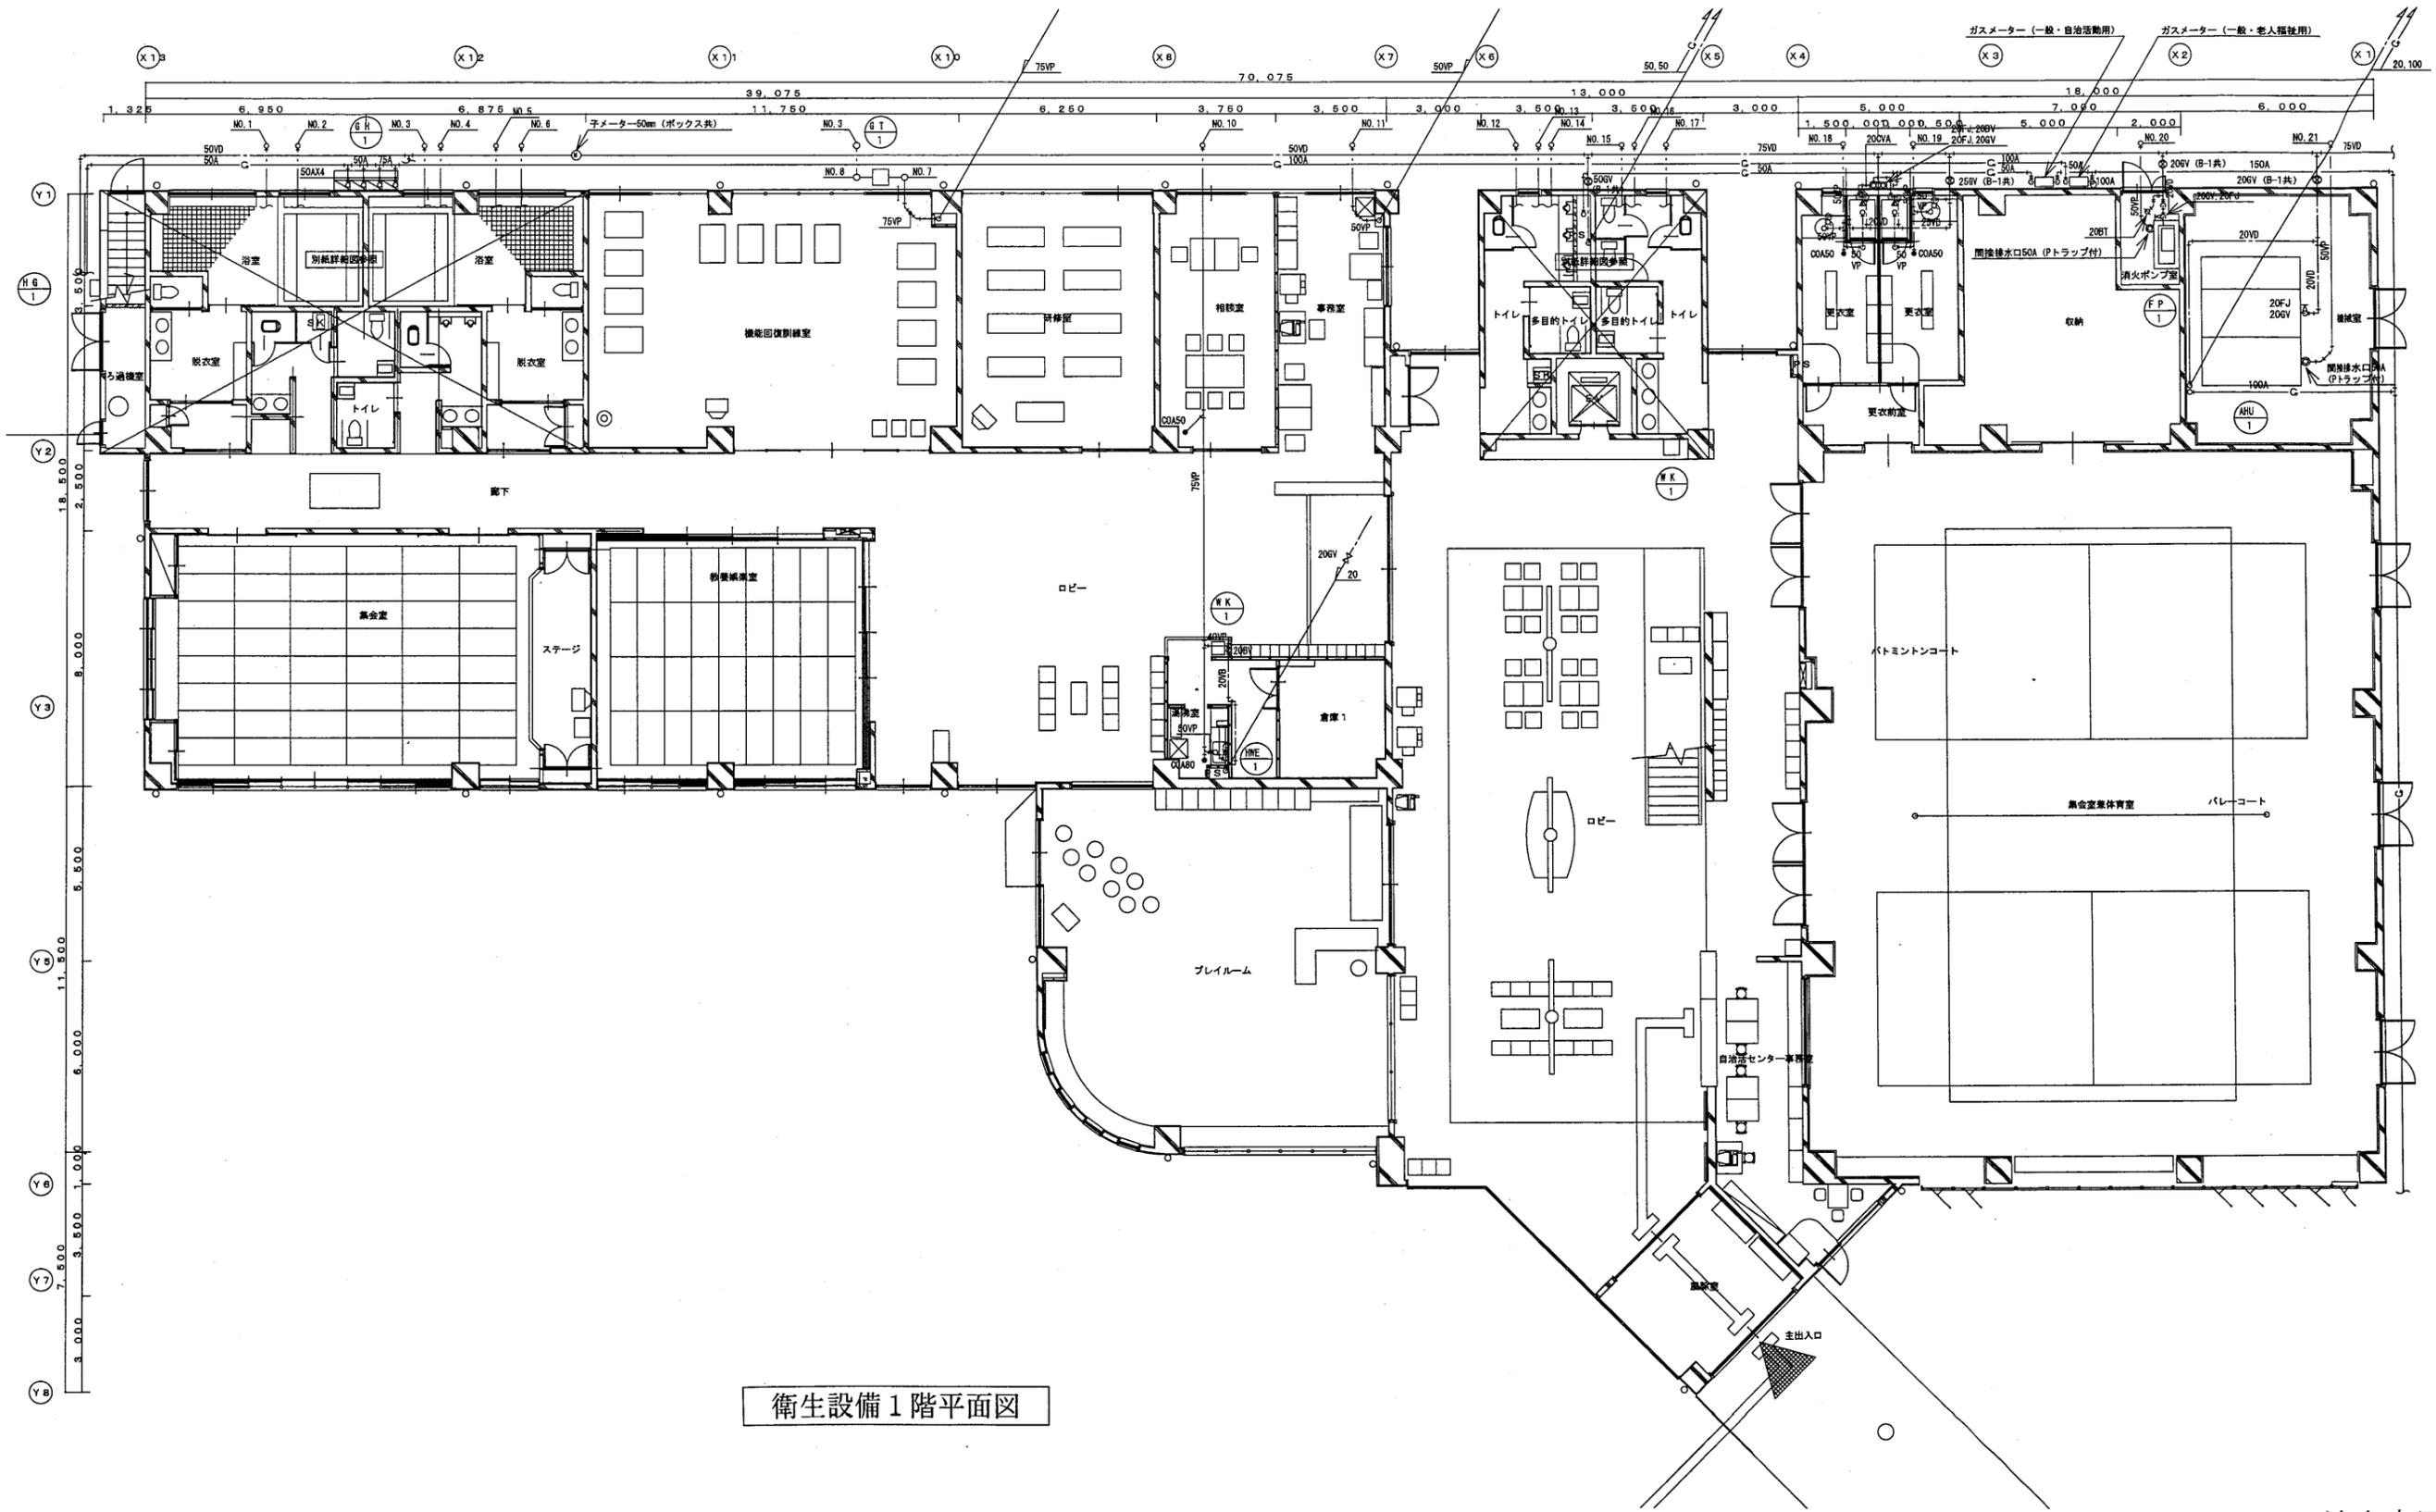

衛生設備 1階平面図

池上市民プラザ


工事名	追浜行政センターほか9か所建築基準法第12条定期点検業務委託			設計者資格 氏名	級建築士登録第 号		課長	主査等	担当者	横須賀市 財政部 FM推進課
図面名称	衛生設備 1階平面図	図番	縮尺	S=1:200	作図	平成 年 月 日				

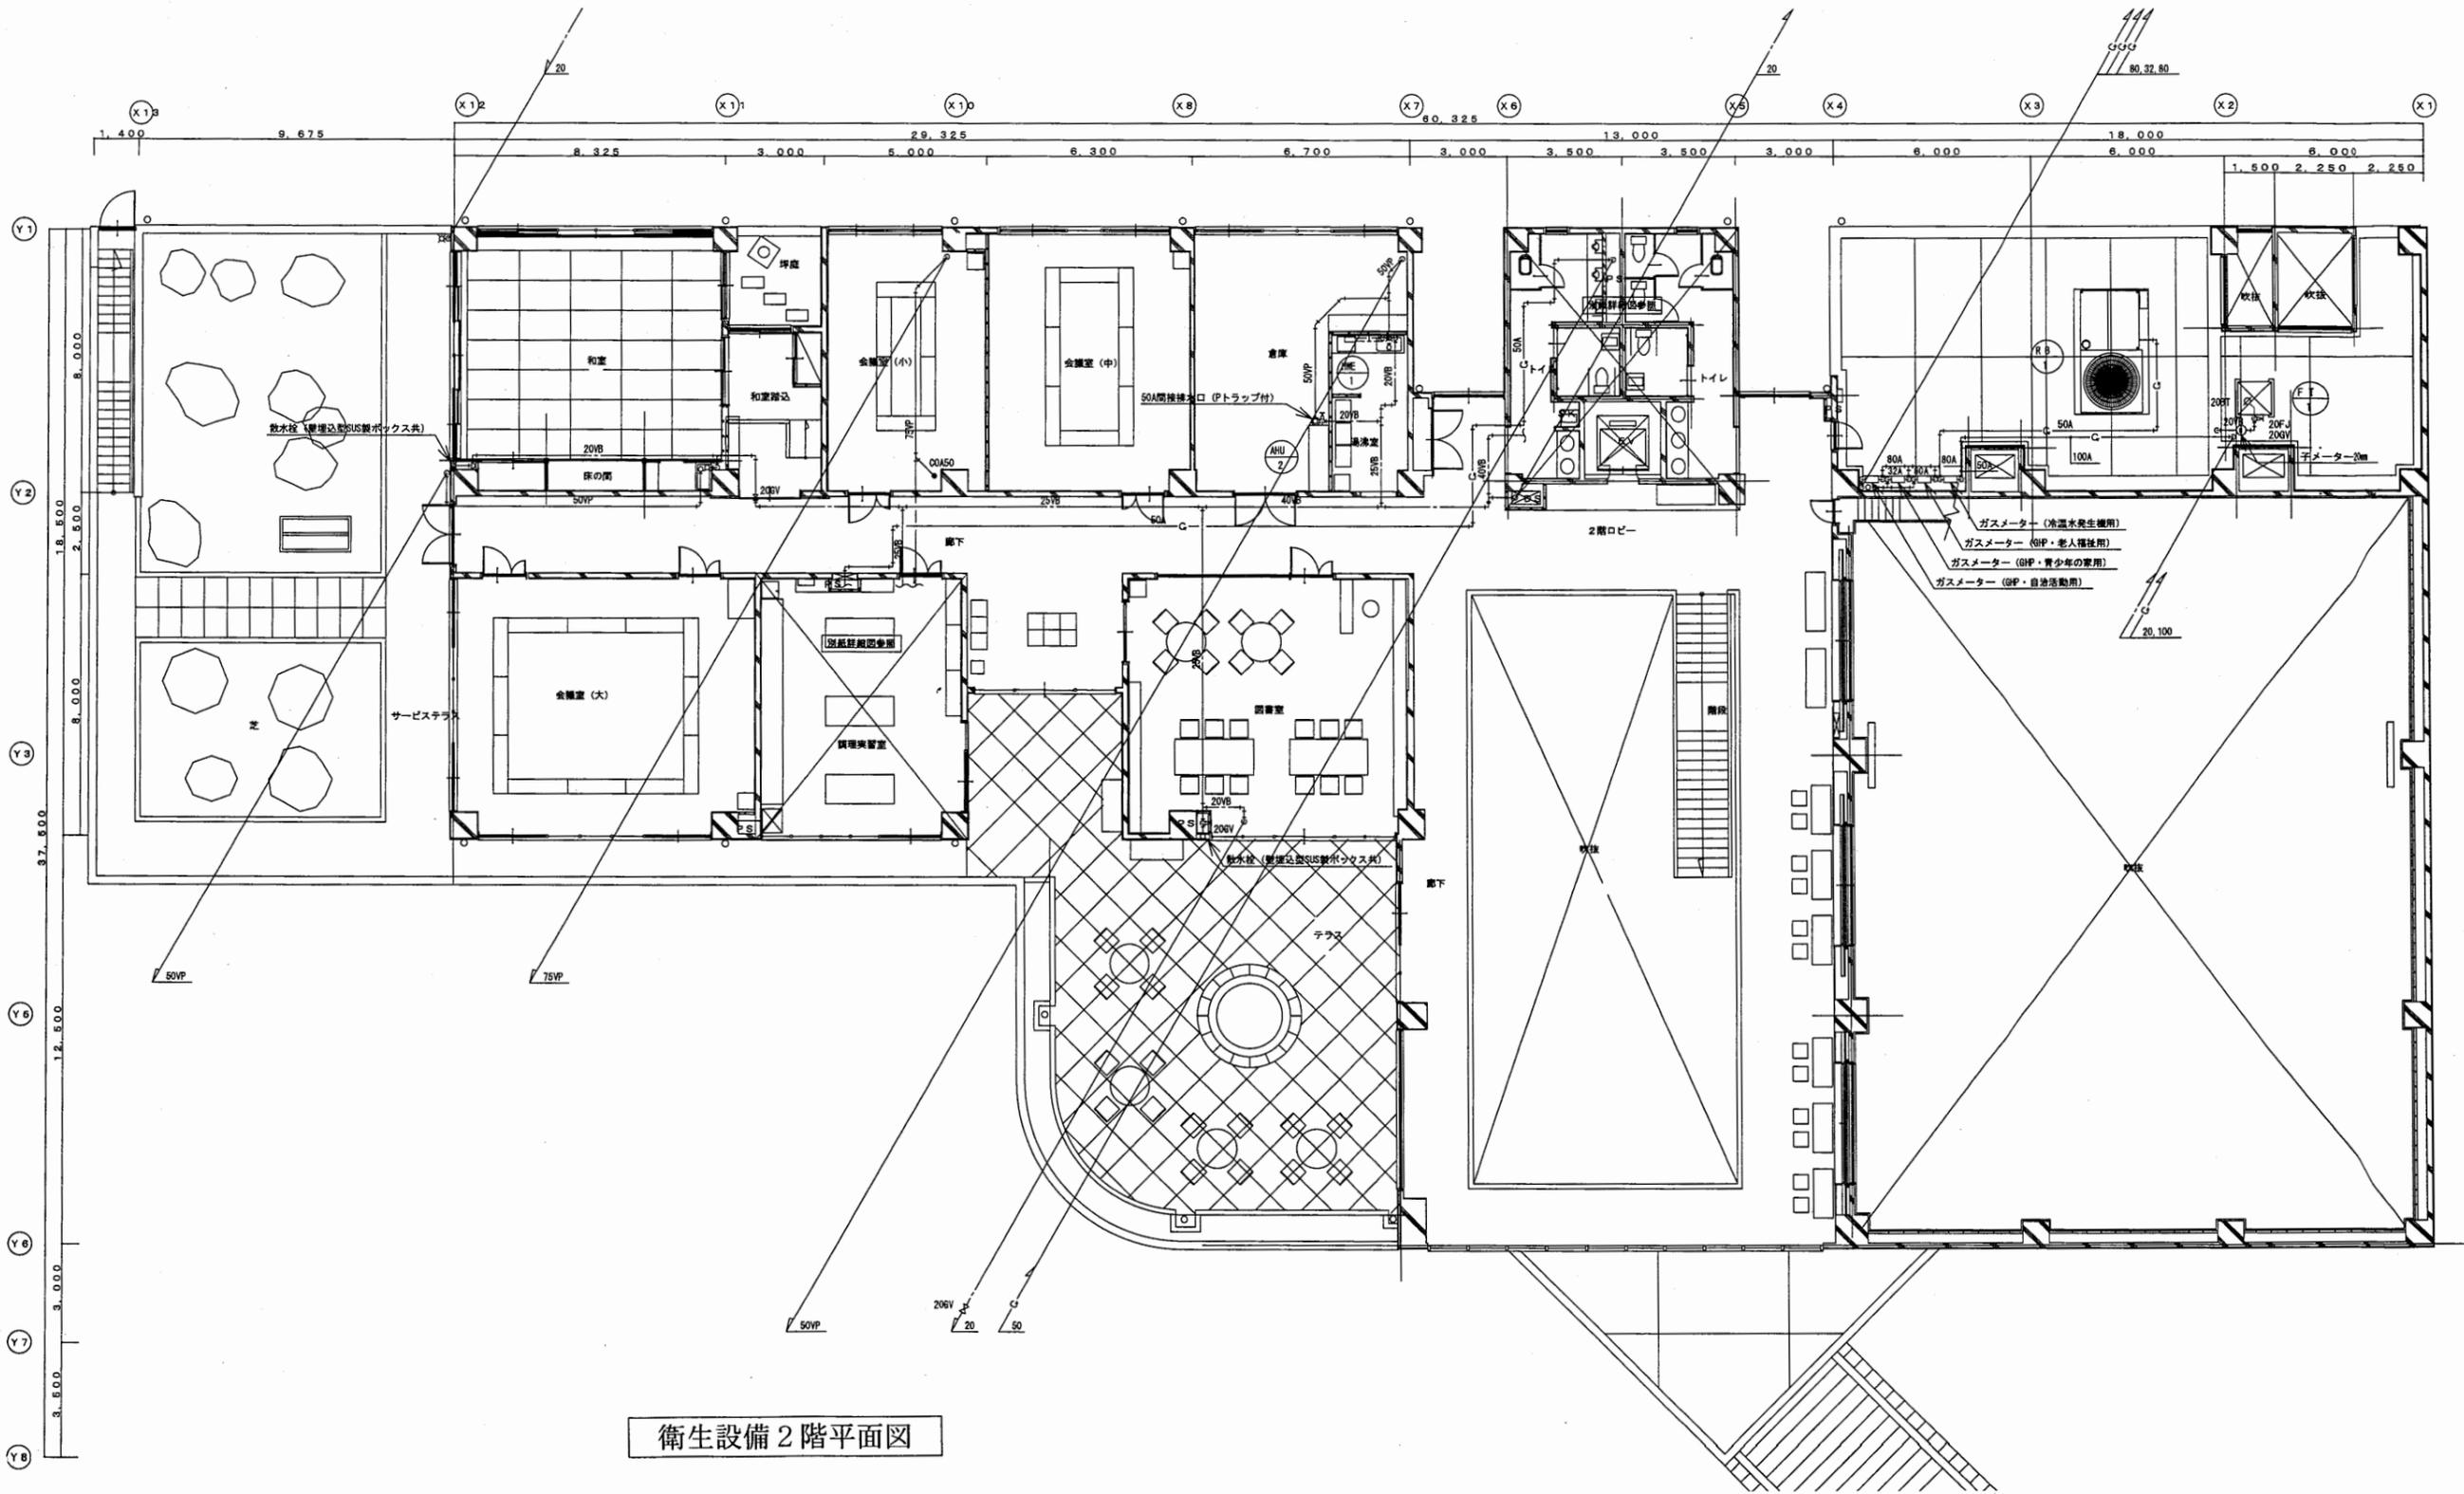

衛生設備 2階平面図

池上市民プラザ

工事名	追浜行政センターほか9か所建築基準法第12条定期点検業務委託			設計者資格 氏名	級建築士登録第 号			課長	主査等	担当者	横須賀市 財政部 FM推進課
図面名称	衛生設備 2階平面図	図番	縮尺	S=1:200	作図	平成	年	月	日		

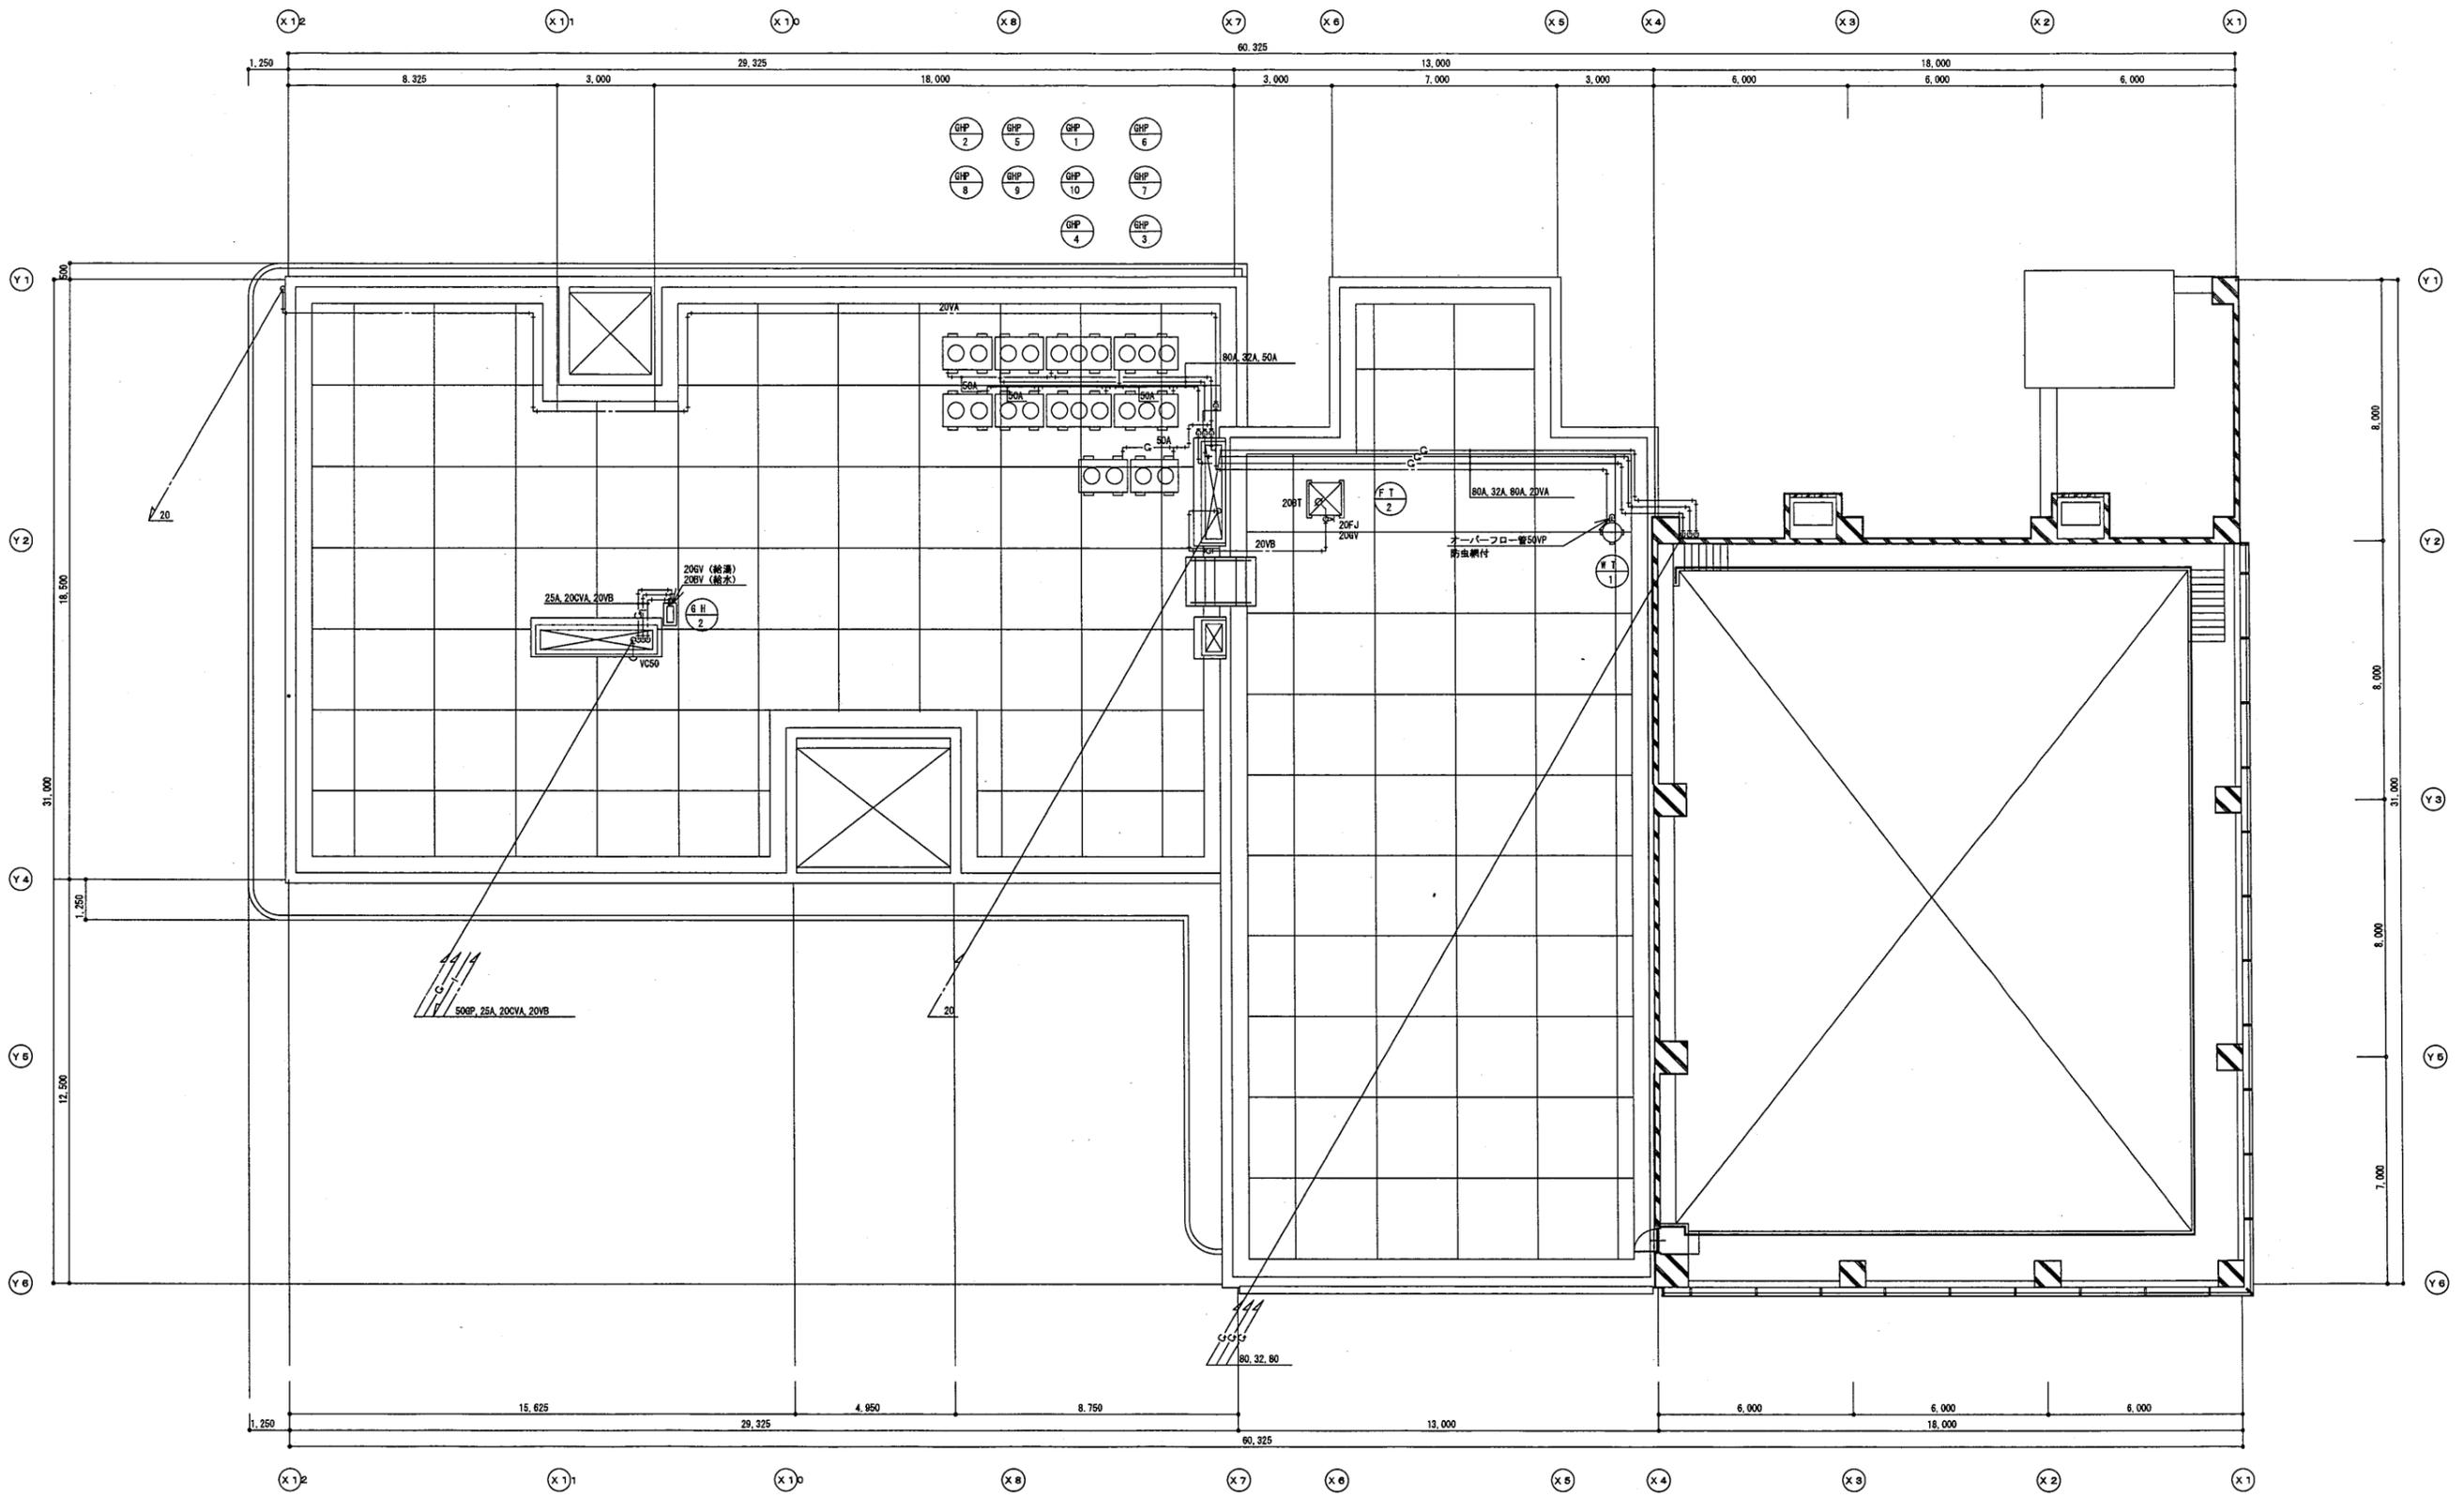


衛生設備R階平面図

池上市民プラザ


工事名	追浜行政センターほか9か所建築基準法第12条定期点検業務委託			設計者資格 氏名	級建築士登録第	号	課長	主査等	担当者	横須賀市 財政部 FM推進課
図面名称	衛生設備R階平面図	図番		縮尺	S=1:200	作図	平成	年	月	



案内図

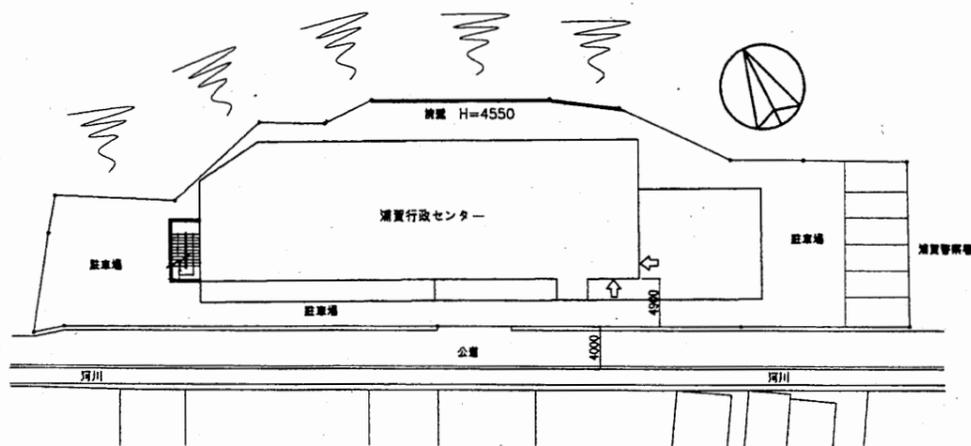



配置図 1:500

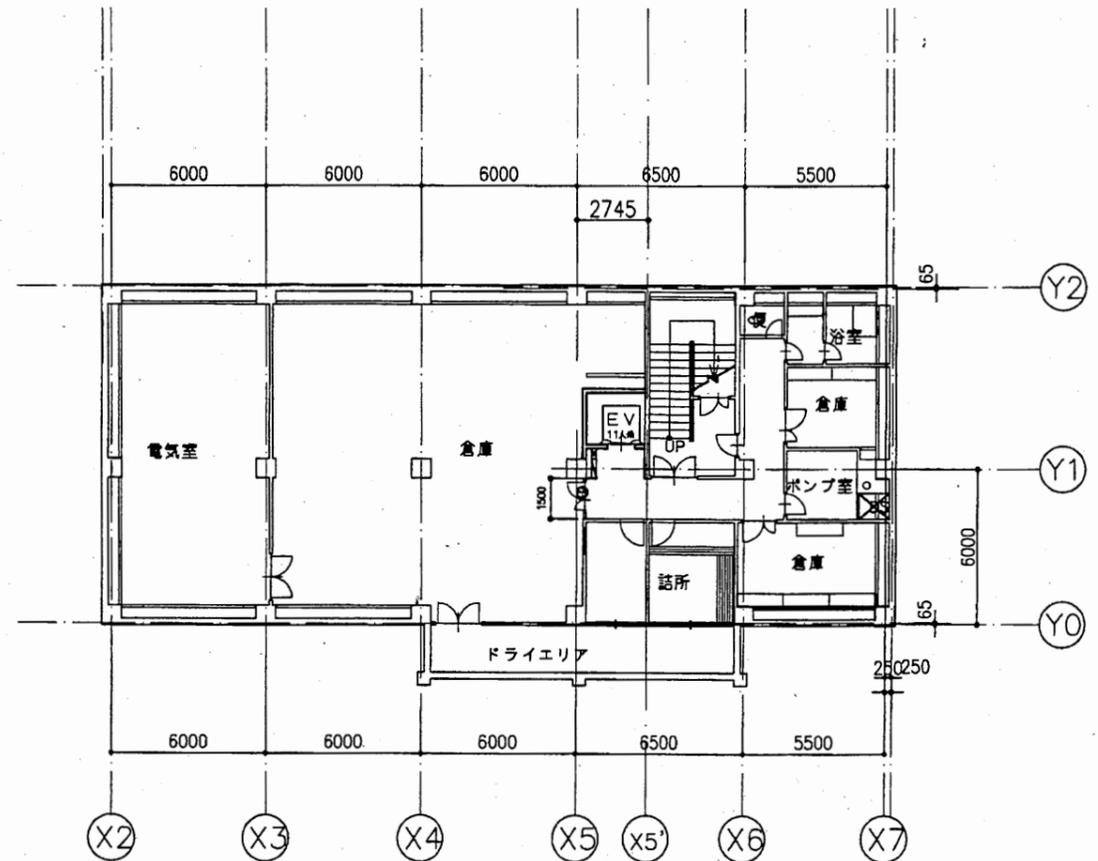

地階平面図 1:200


浦賀行政C

工事名	追浜行政センターほか9か所建築基準法第12条定期点検業務委託			設計者資格 氏名	級建築士登録第 号			課長	主査等	担当者	横須賀市 財政部 FM推進課
図面名称	案内図 配置図 B1平面図	図番	縮尺	1:200 1:500	作図	平成	年	月	日		

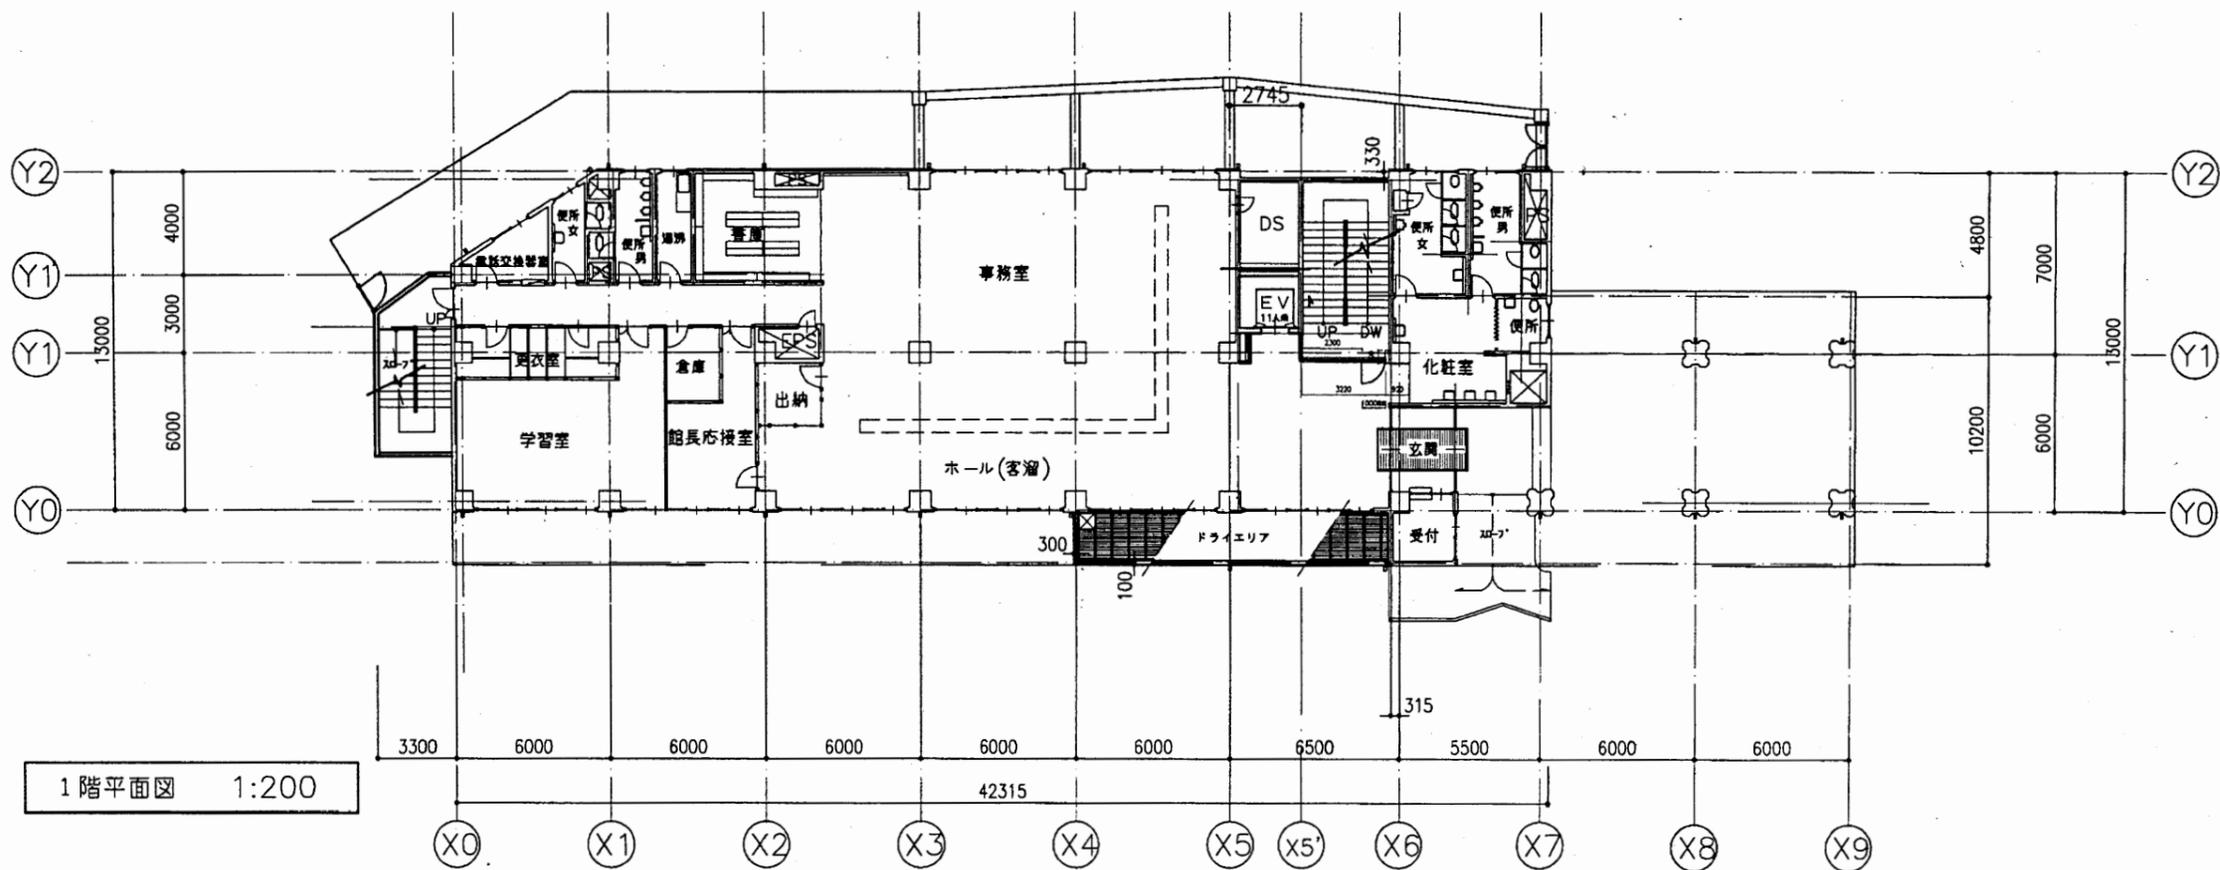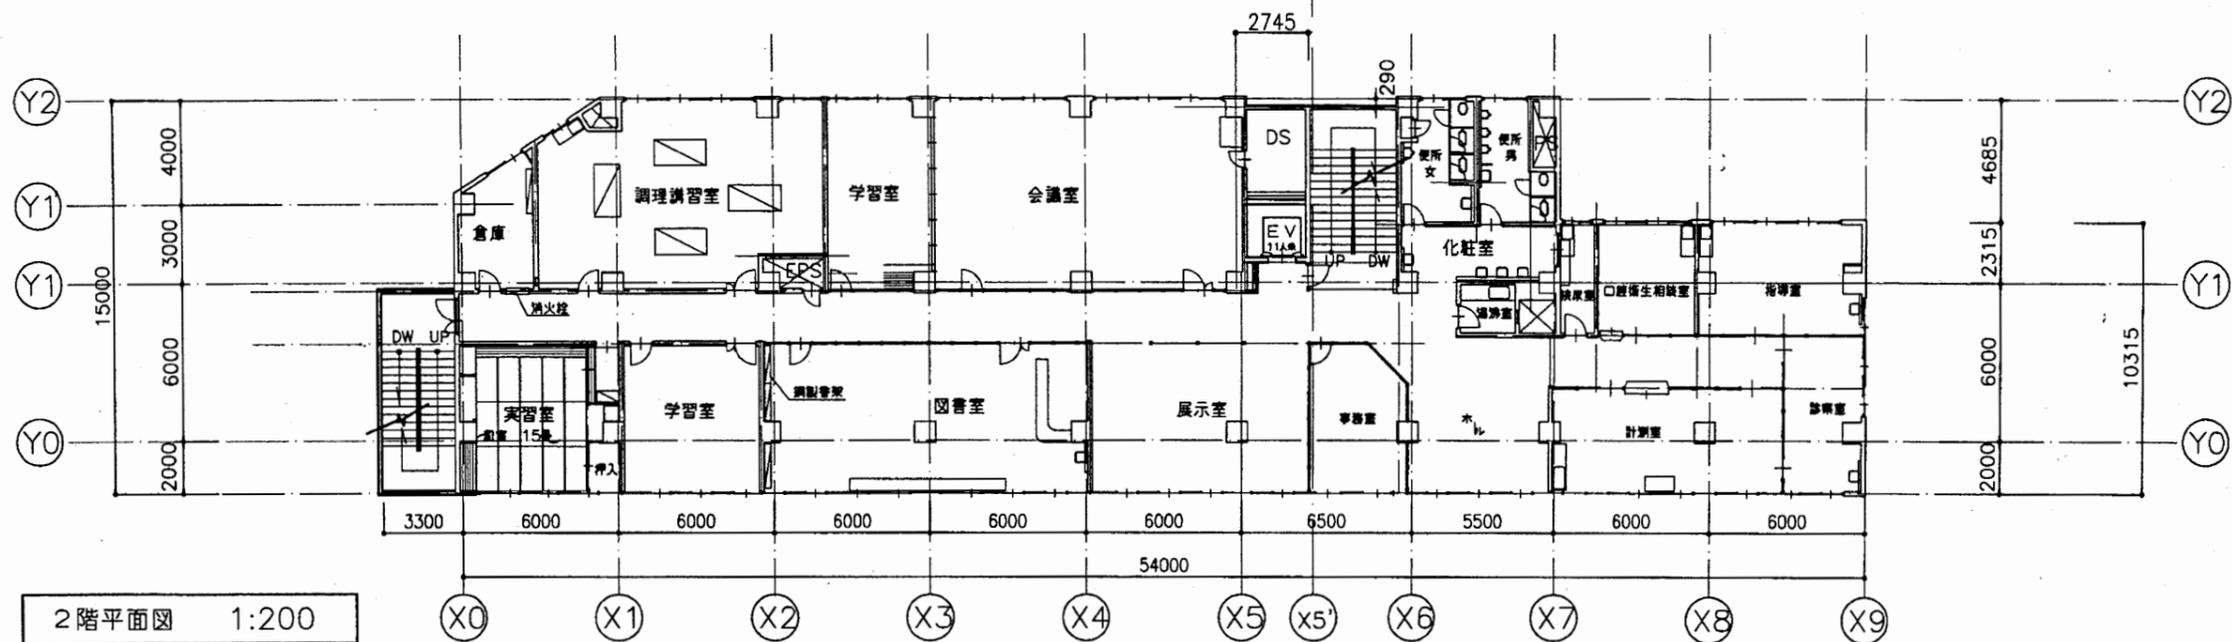


浦賀行政C

工事名	追浜行政センターほか9か所建築基準法第12条定期点検業務委託			設計者資格 氏名	級建築士登録第 号			課長	主査等	担当者	横須賀市 財政部 FM推進課
図面名称	1階 2階平面図	図番	縮尺	1:200	作図	平成 年 月 日					

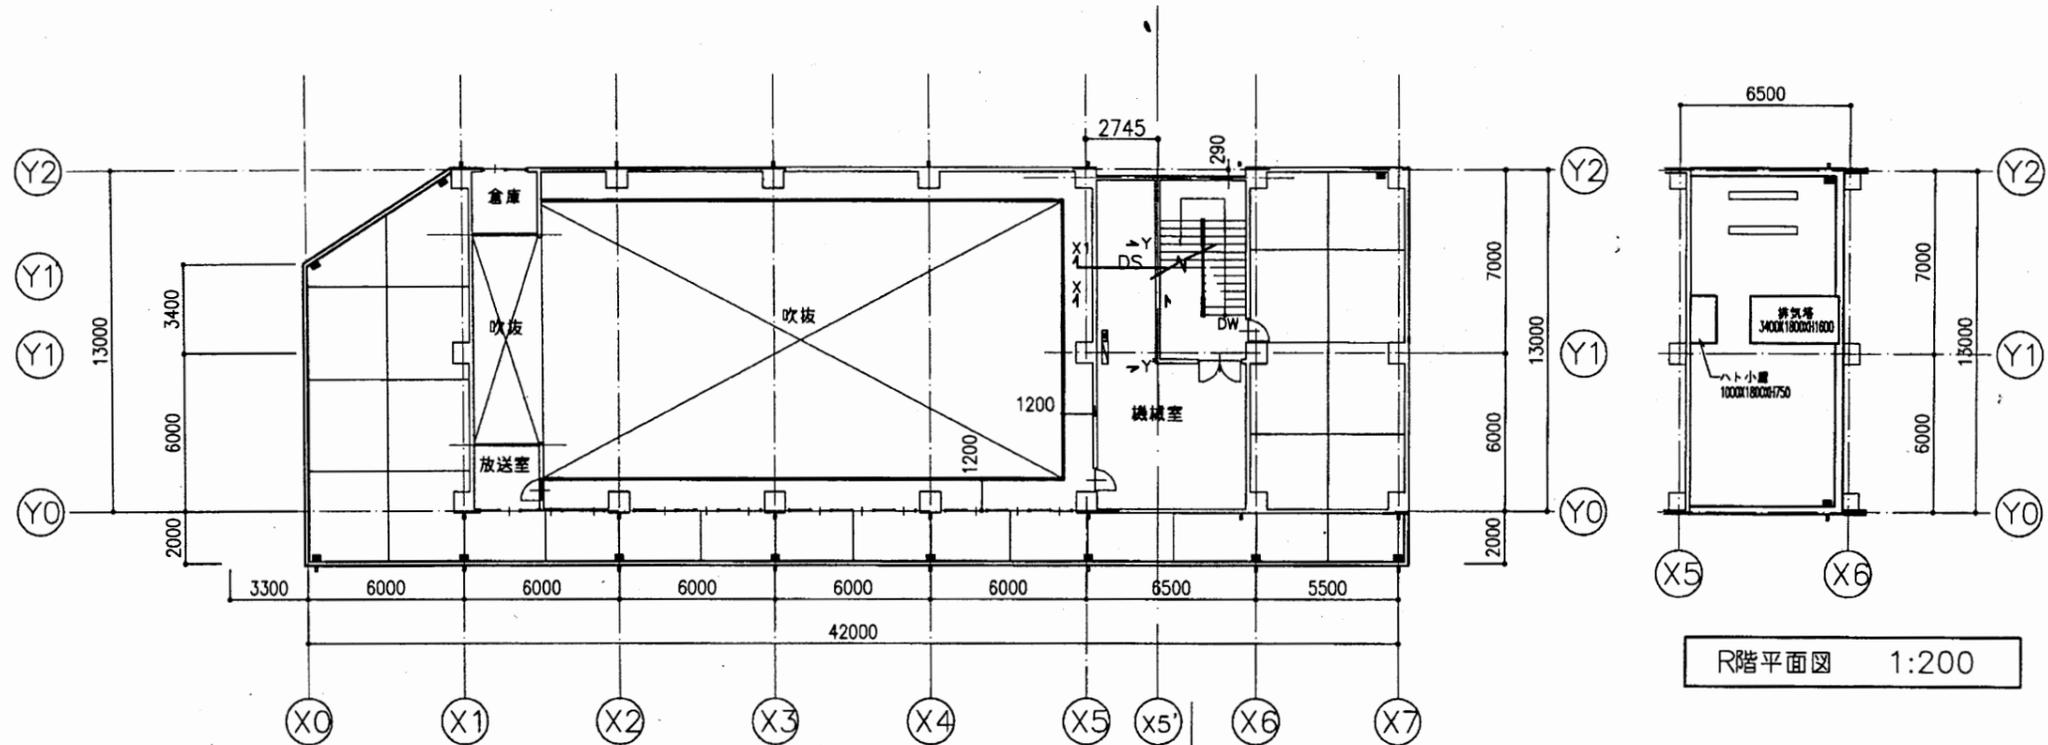


4階平面図 1:200

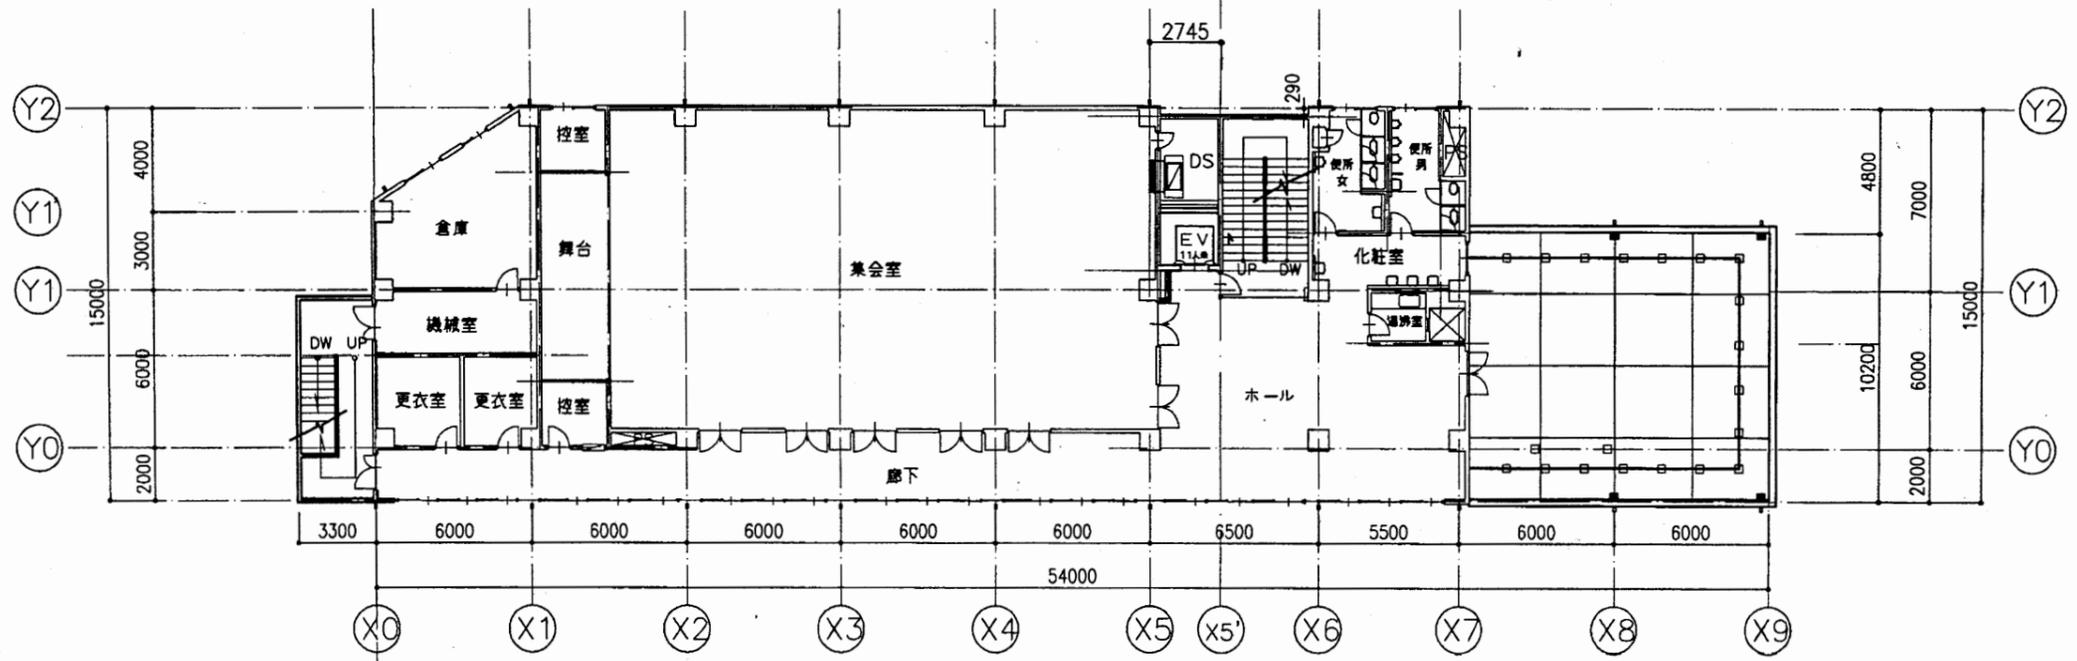

3階平面図 1:200

浦賀行政C

工事名	追浜行政センターほか9か所建築基準法第12条定期点検業務委託			設計者資格 氏名	級建築士登録第 号		課長	主査等	担当者	横須賀市 財政部 FM推進課
図面名称	3階4階R階平面図	図番	縮尺	1:200	作図	平成 年 月 日				

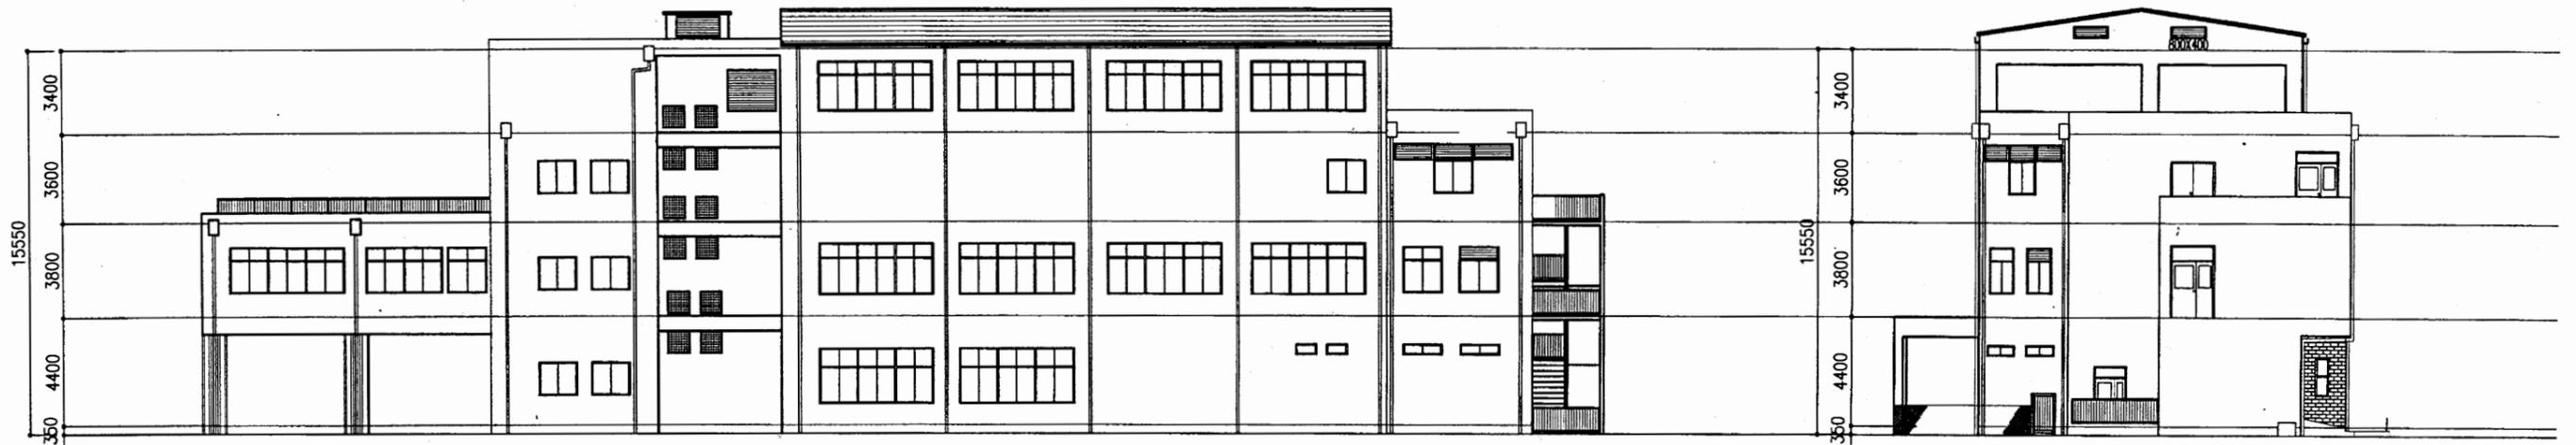

北 立面図 1:200

西 立面図 1:200




南 立面図 1:200

東 立面図 1:200

浦賀行政C



工事名	追浜行政センターほか9か所建築基準法第12条定期点検業務委託			設計者資格 氏名	級建築士登録第 号			課長	主査等	担当者	横須賀市 財政部 FM推進課
図面名称	各立面図	図番	縮尺	1:200	作図	平成	年	月	日		

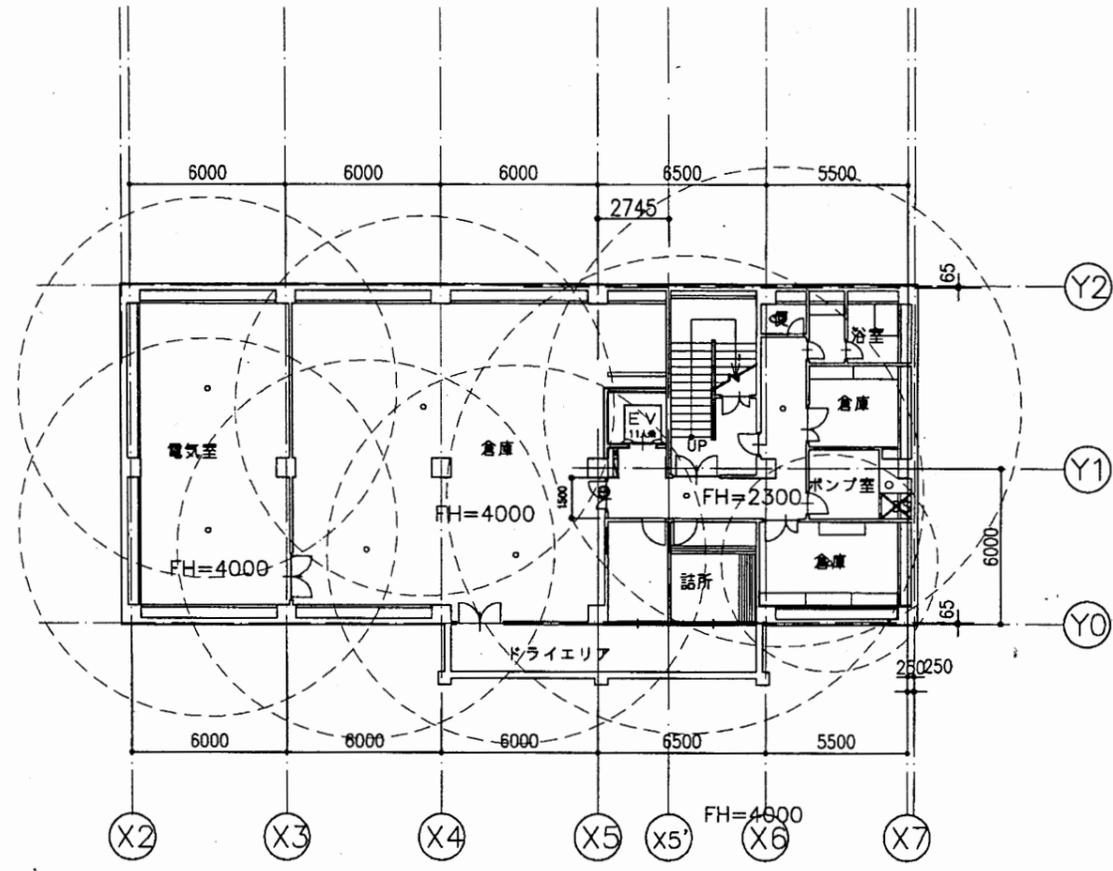

地階平面図 1:200


浦賀行政C

工事名	追浜行政センターほか9か所建築基準法第12条定期点検業務委託			設計者資格 氏名	級建築士登録第 号			課長	主査等	担当者	横須賀市 財政部 FM推進課
図面名称	非常照明	図番		縮尺	1:200	作図	平成 年 月 日				

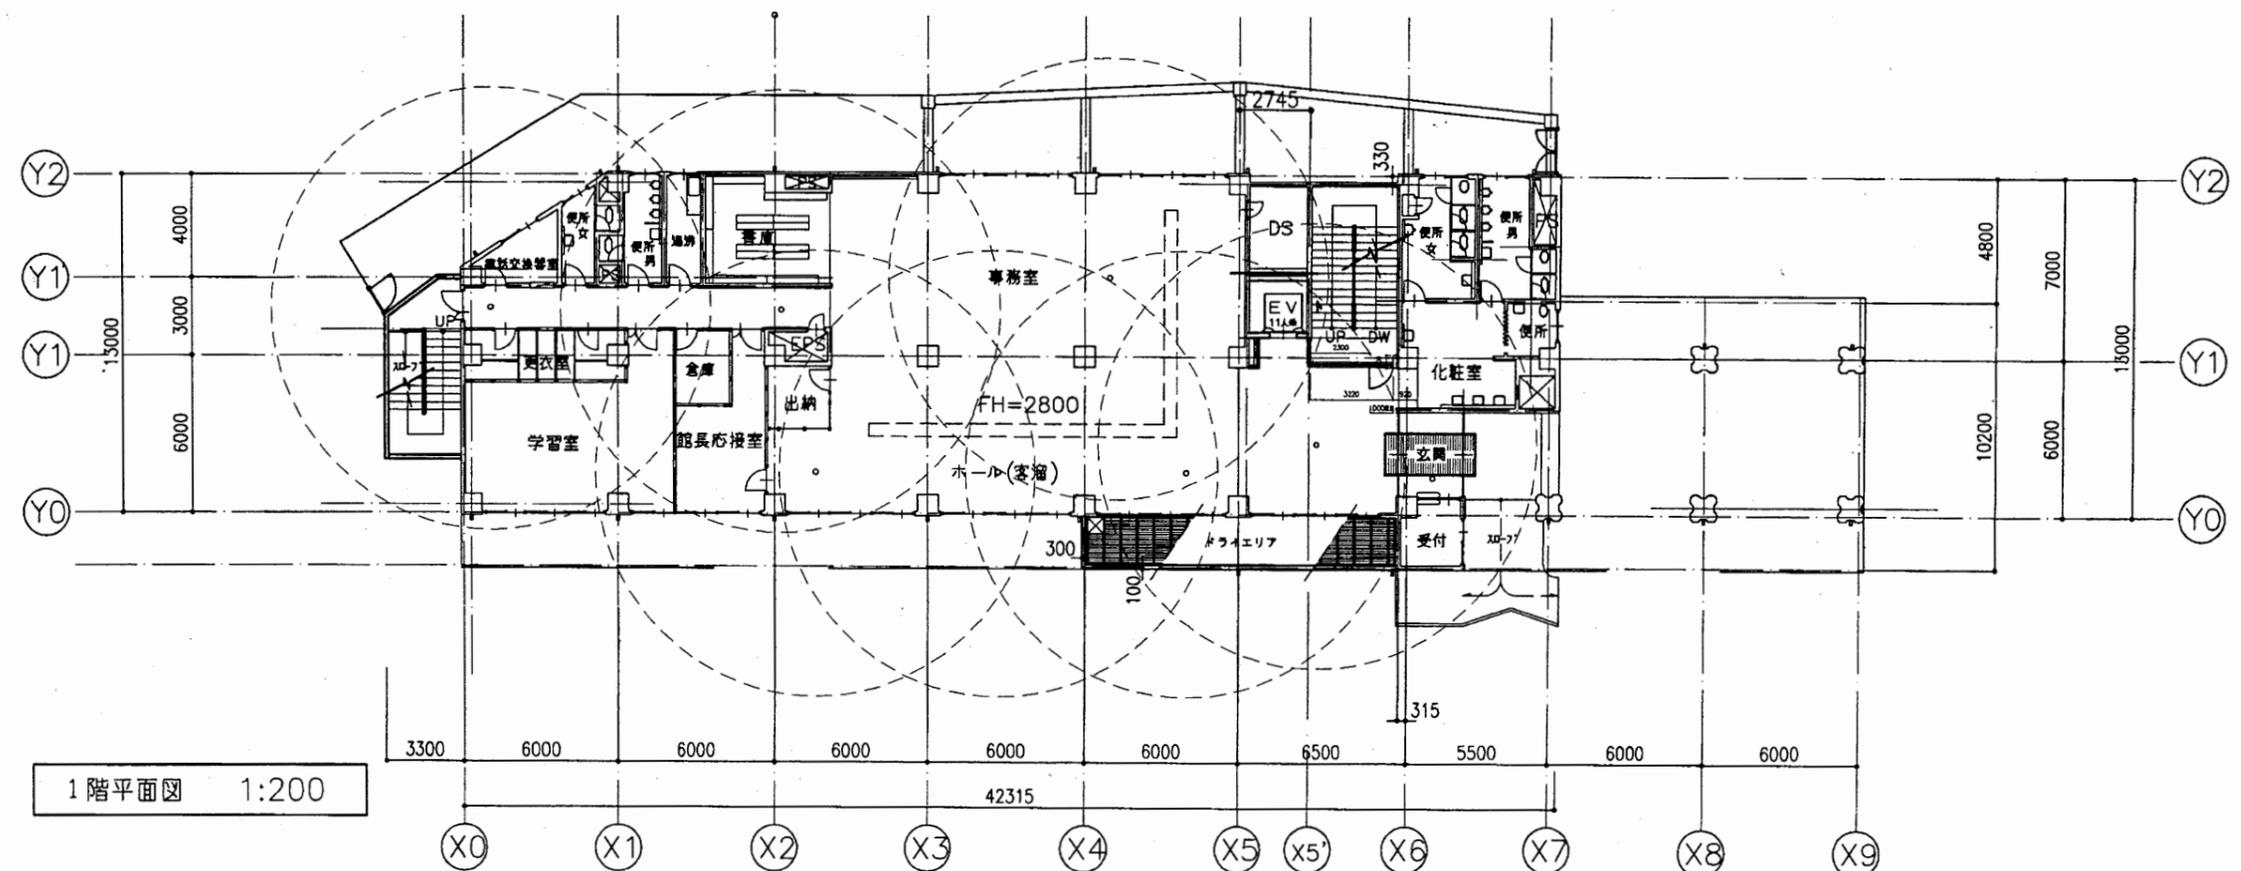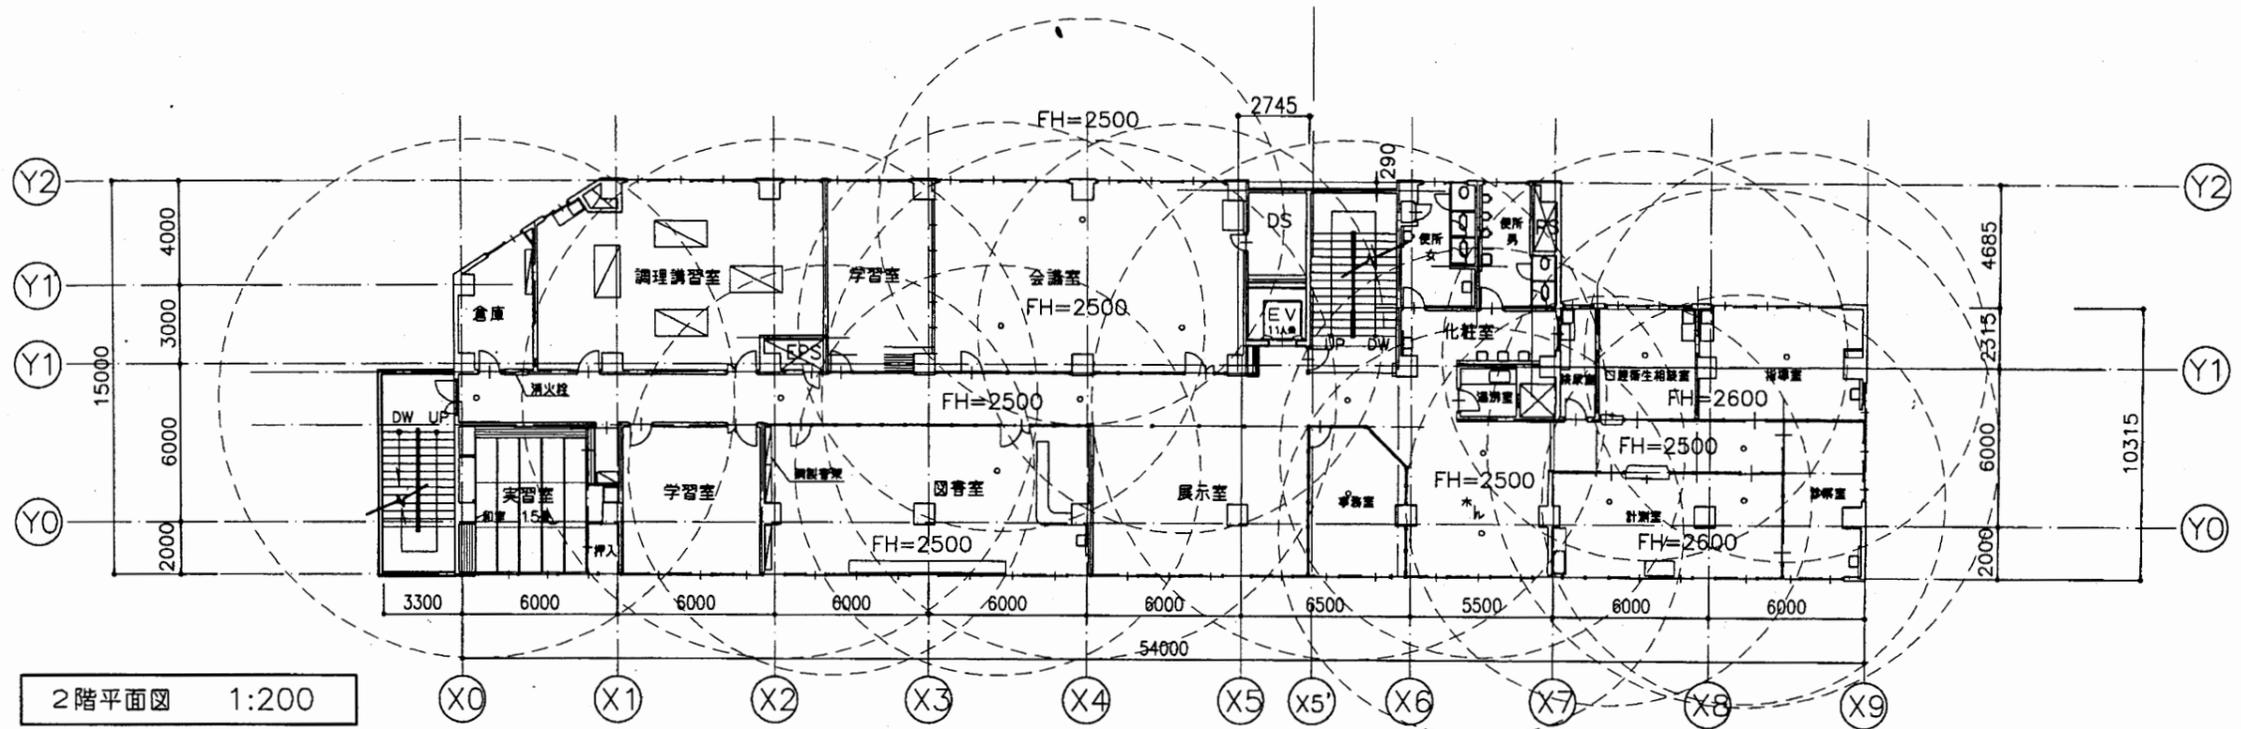


浦賀行政C


工事名	追浜行政センターほか9か所建築基準法第12条定期点検業務委託			設計者資格 氏名	級建築士登録第 号			課長	主査等	担当者	横須賀市 財政部 FM推進課
図面名称	非常照明	図番	縮尺	1:200	作図	平成 年 月 日					

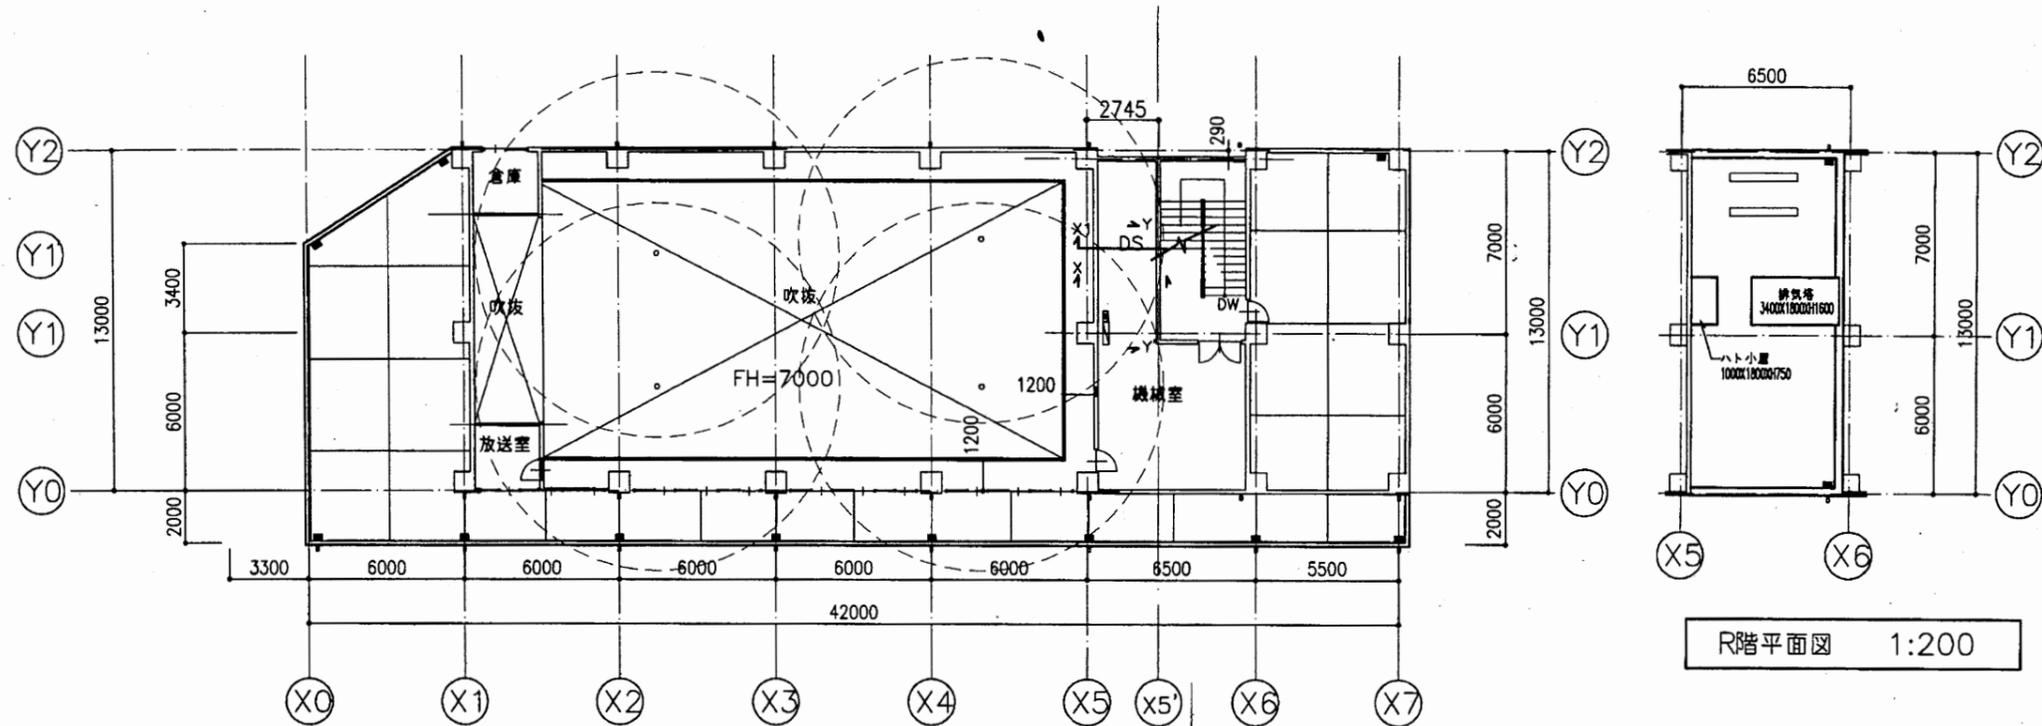

4階平面図 1:200

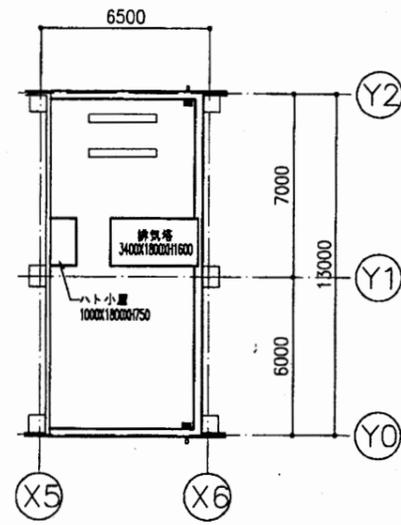


R階平面図 1:200

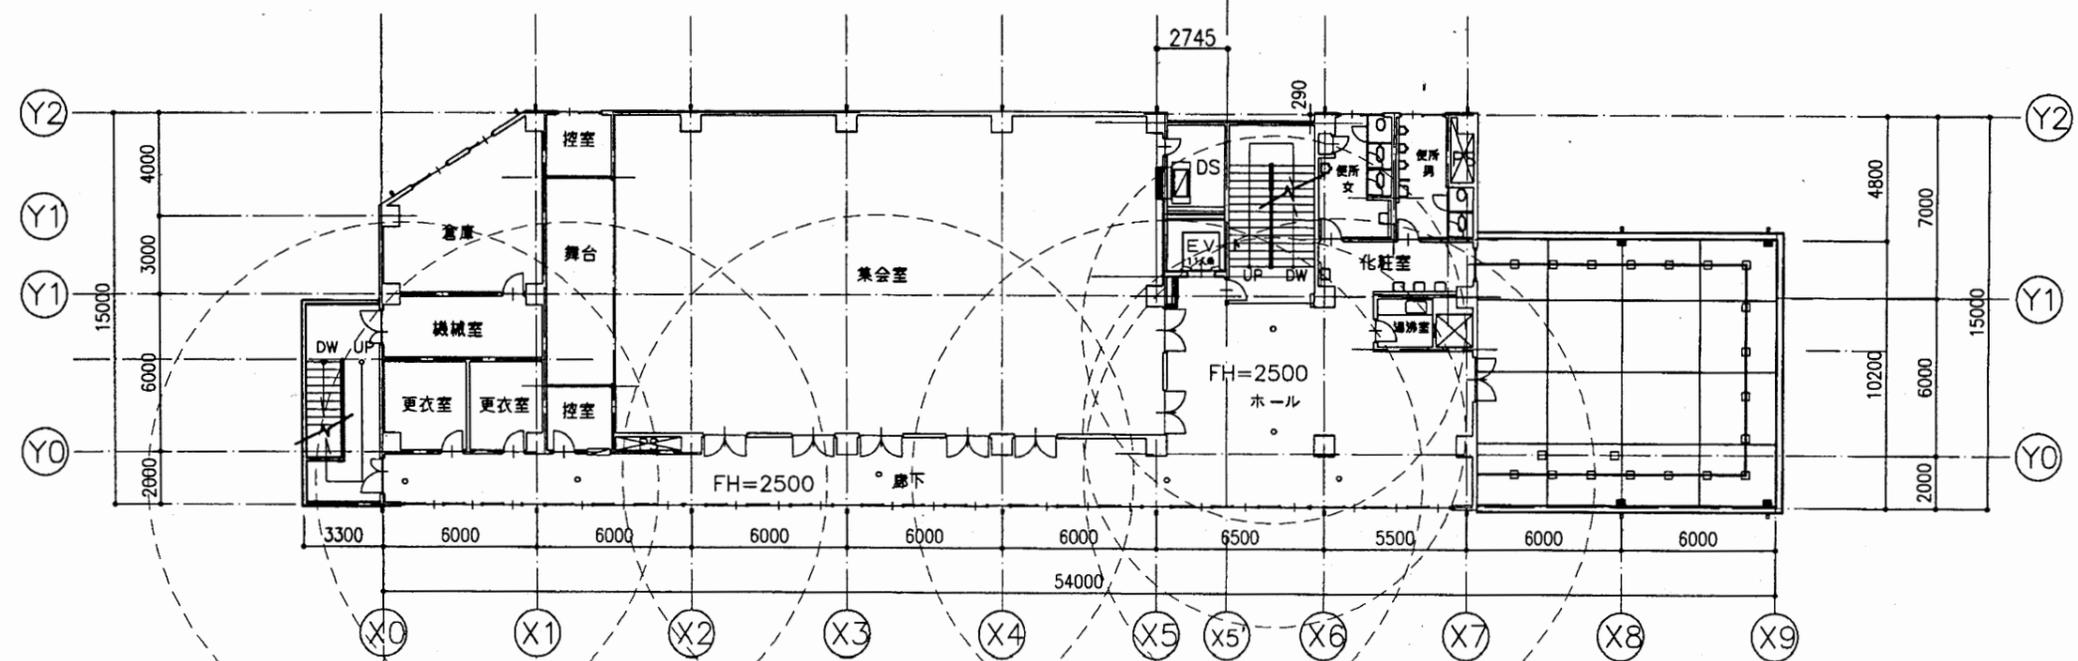

3階平面図 1:200


浦賀行政C

工事名	追浜行政センターほか9か所建築基準法第12条定期点検業務委託			設計者資格 氏名	級建築士登録第 号			課長	主査等	担当者	横須賀市 財政部 FM推進課
図面名称	非常照明	図番	縮尺	1:200	作図	平成	年	月	日		

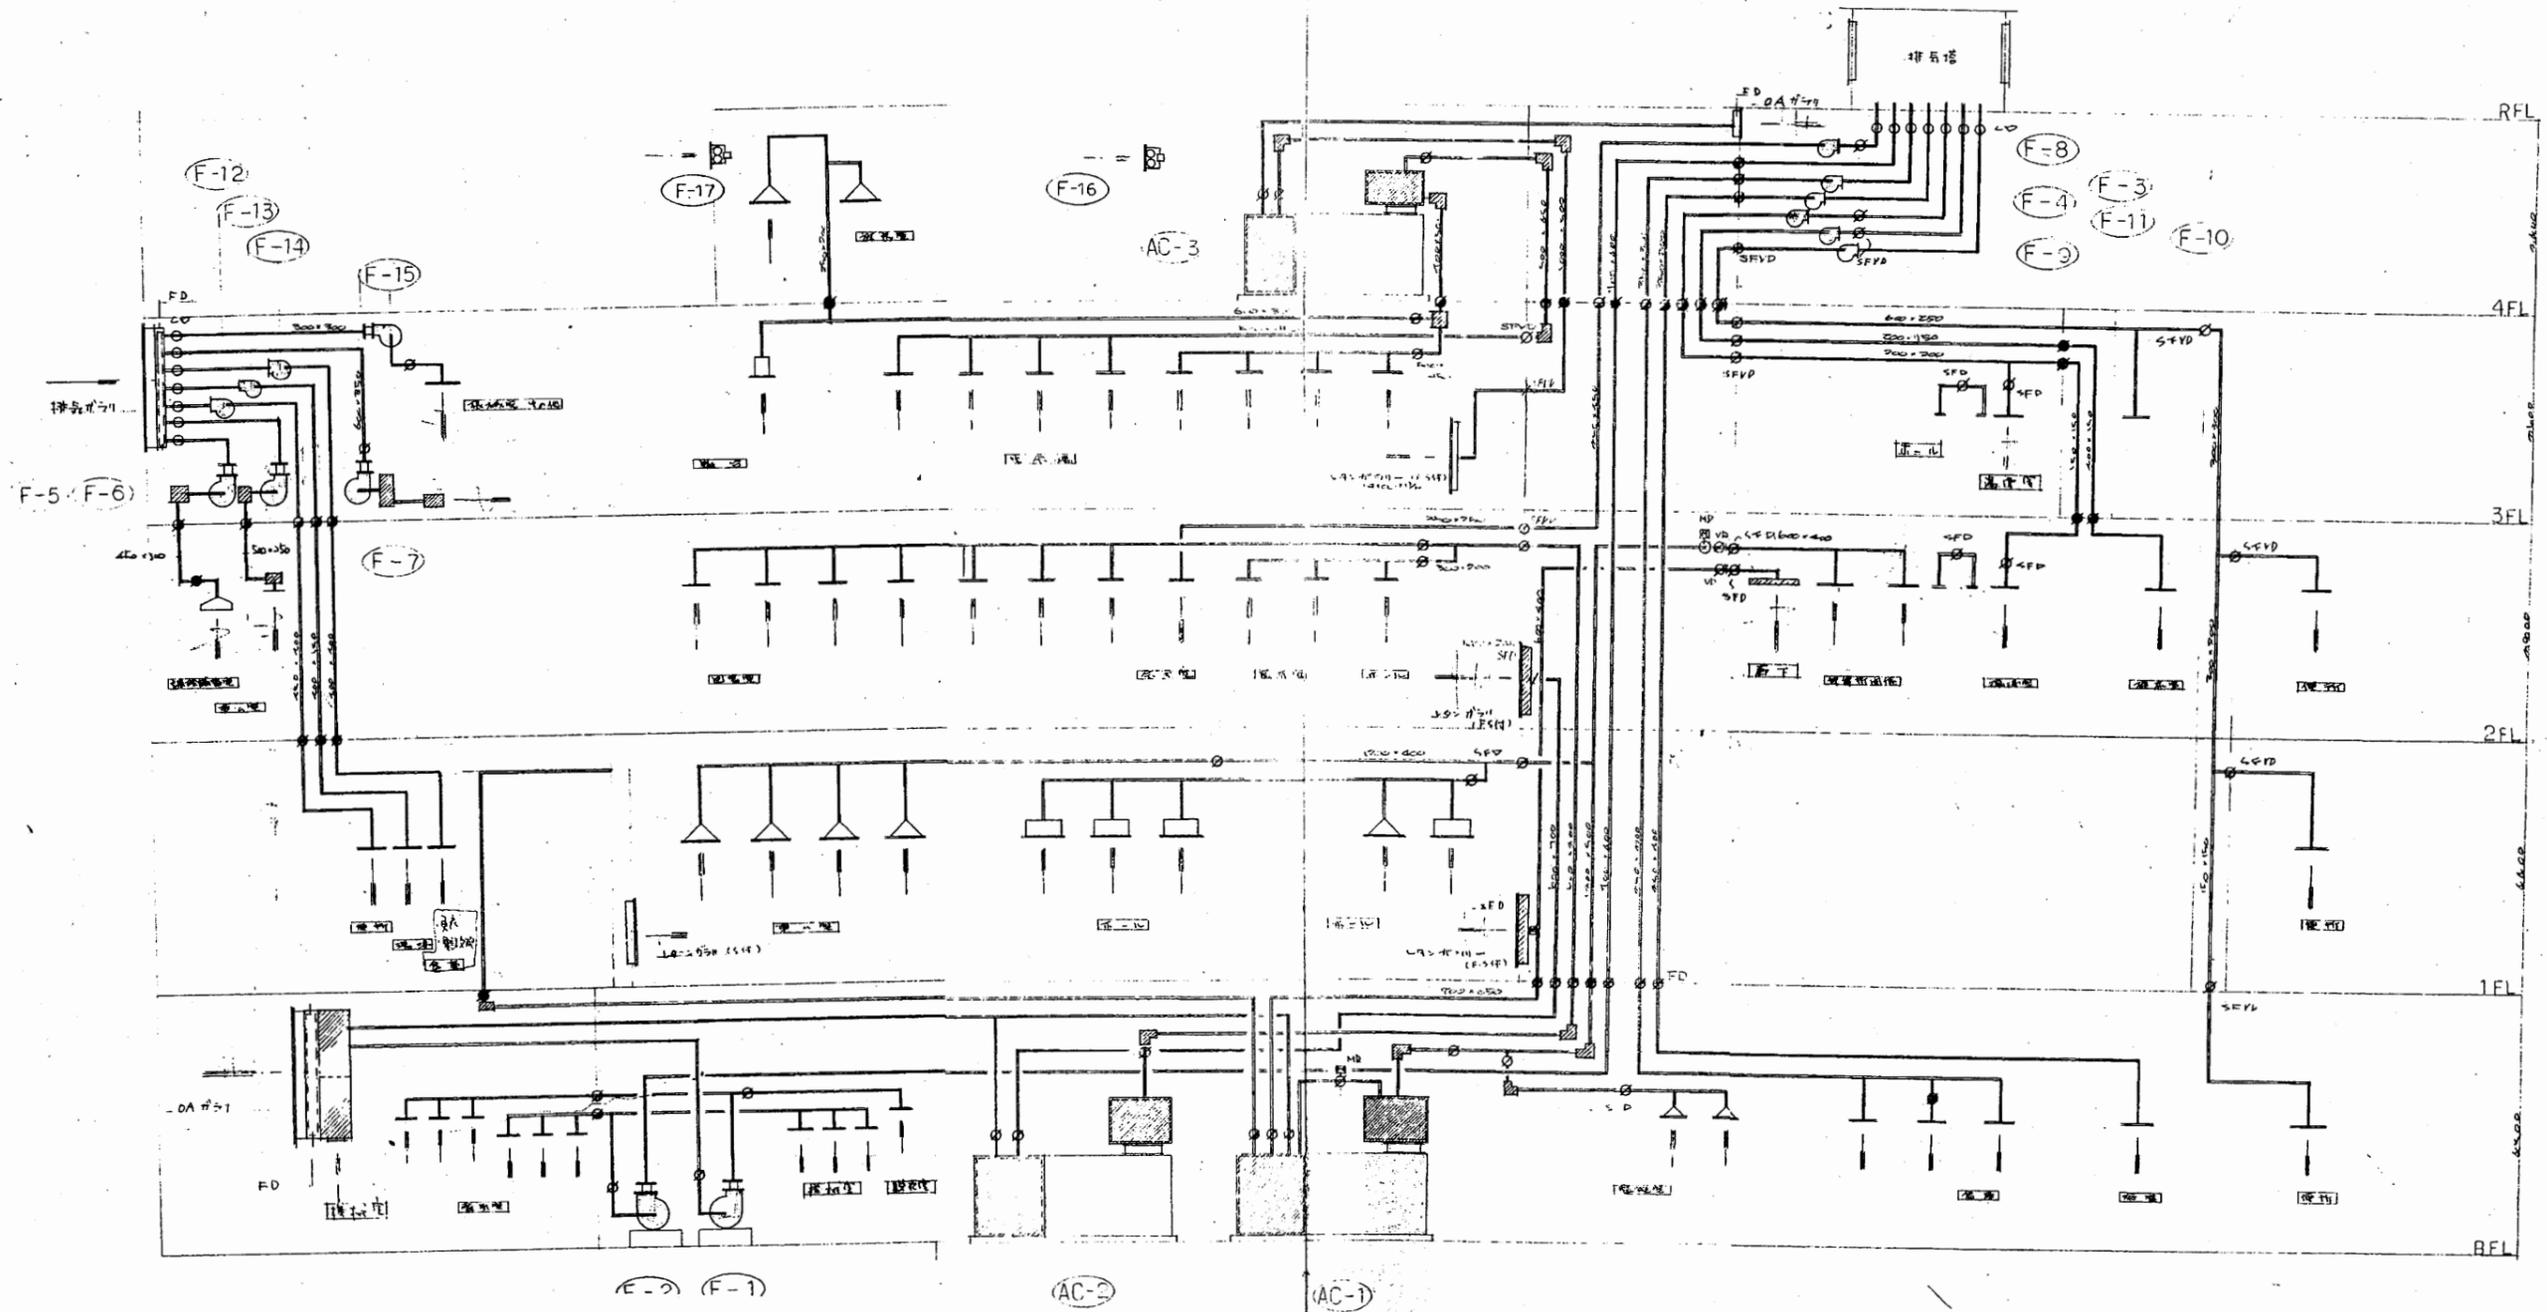

浦賀行政C


工事名	追浜行政センターほか9か所建築基準法第12条定期点検業務委託			設計者資格 氏名	級建築士登録第 号			課長	主査等	担当者	横須賀市 財政部 FM推進課
図面名称	機械設備図	図番	縮尺	NS	作図	平成	年	月	日		

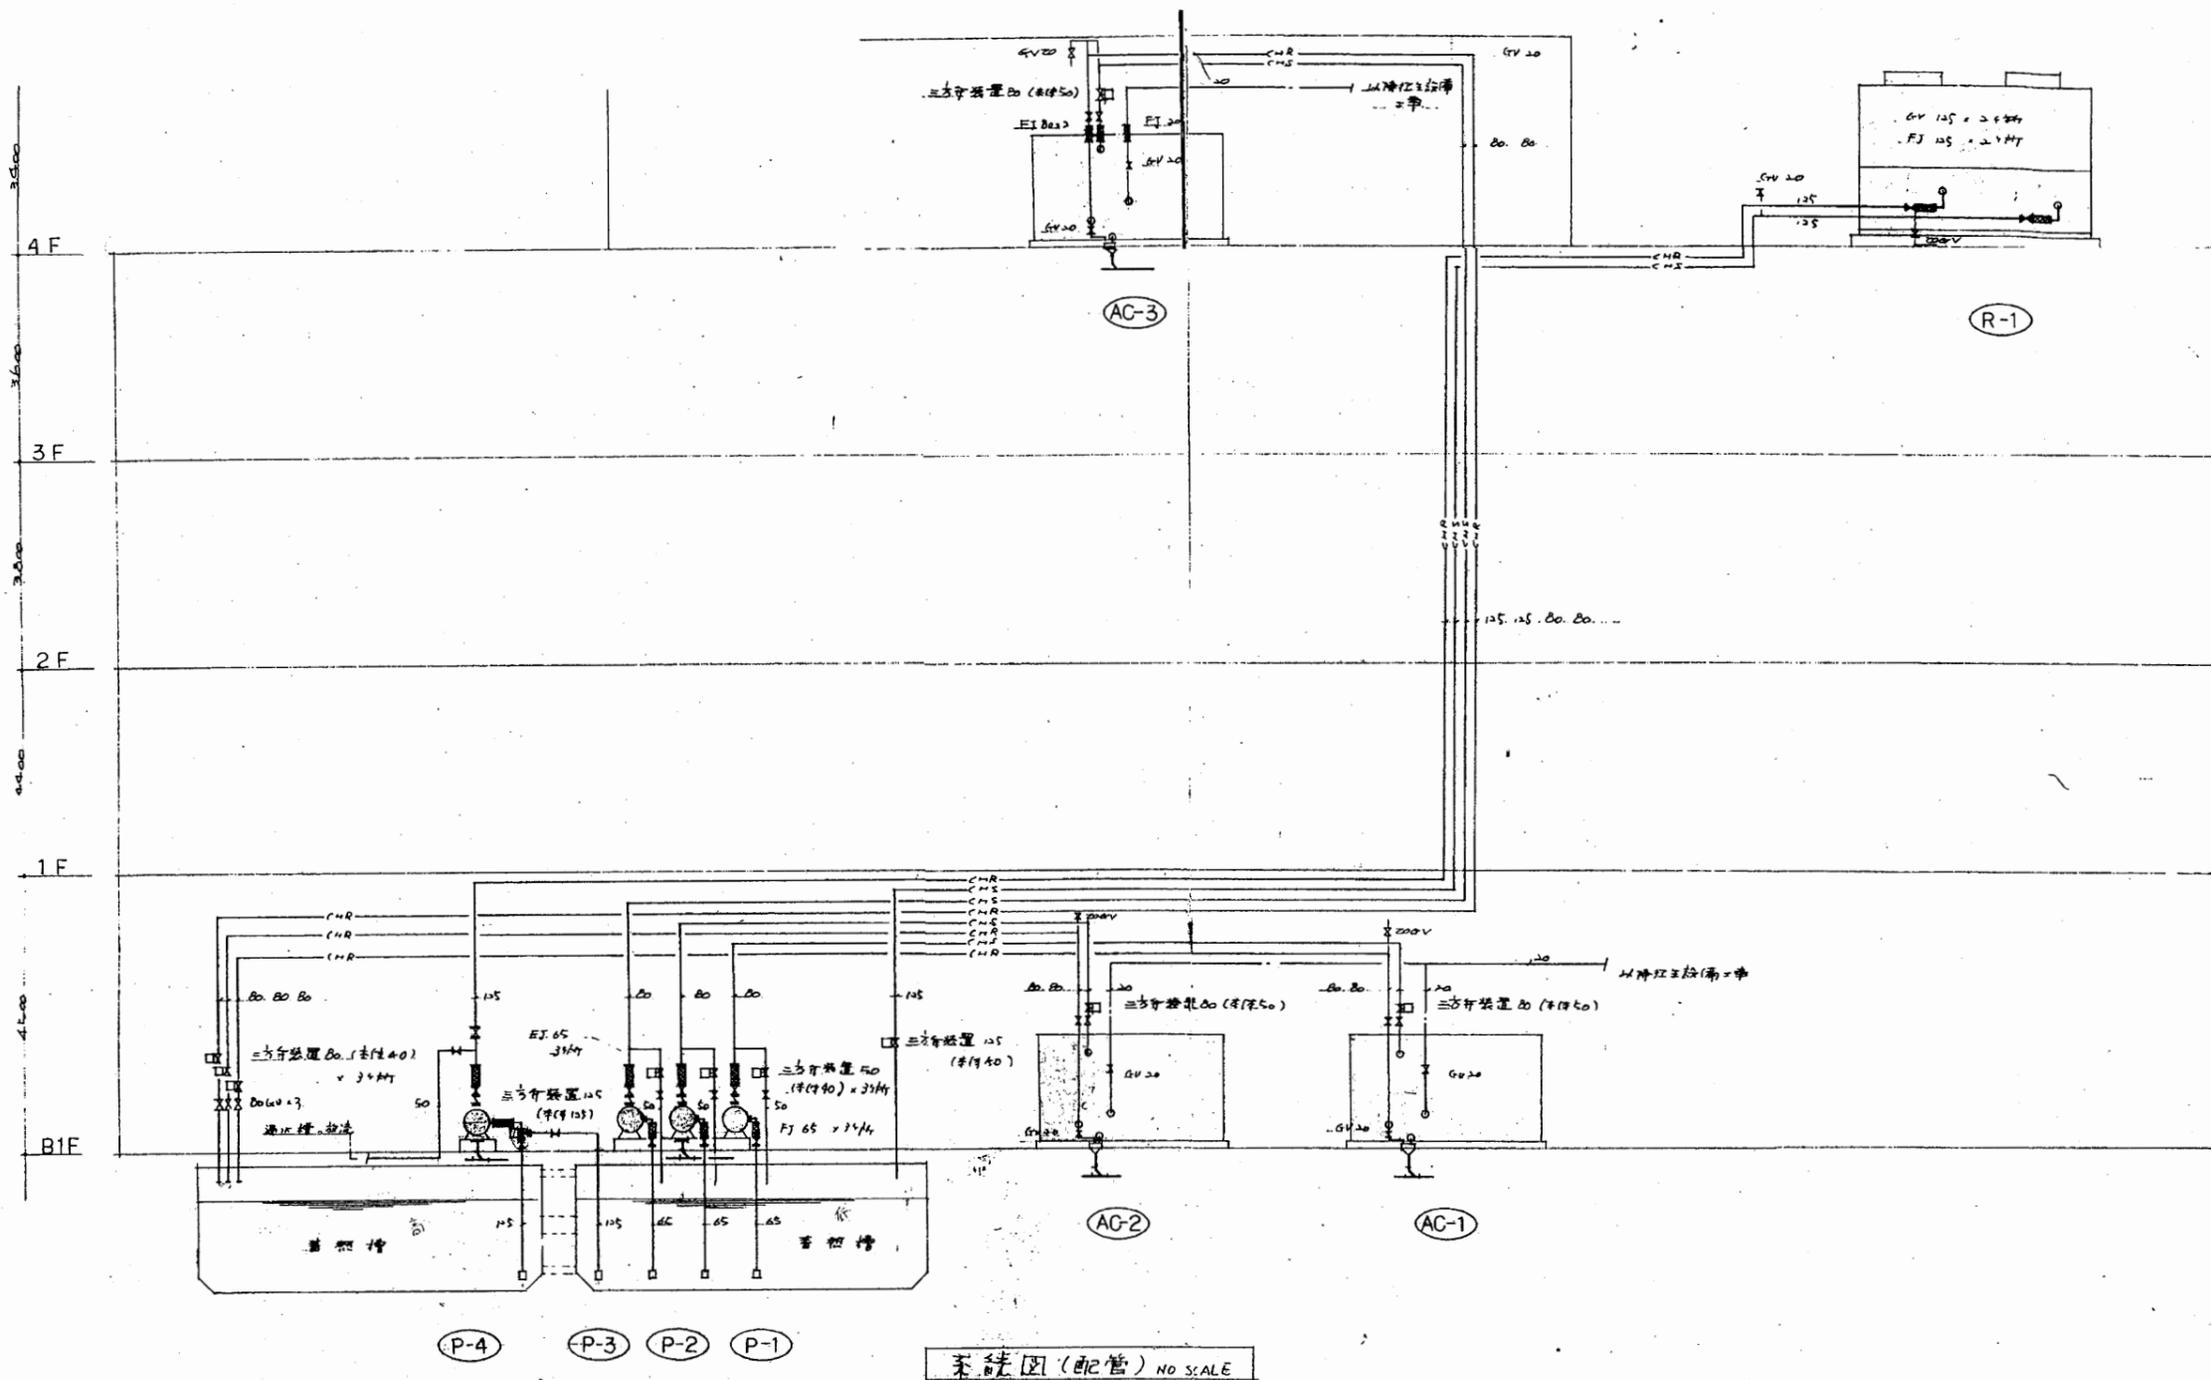

浦賀行政C

工事名	追浜行政センターほか9か所建築基準法第12条定期点検業務委託			設計者資格 氏名	級建築士登録第 号			課長	主査等	担当者	横須賀市 財政部 FM推進課
図面名称	機械設備図	図番	縮尺	NS	作図	平成 年 月 日					

X2 X3 X4 X5 X6 X7

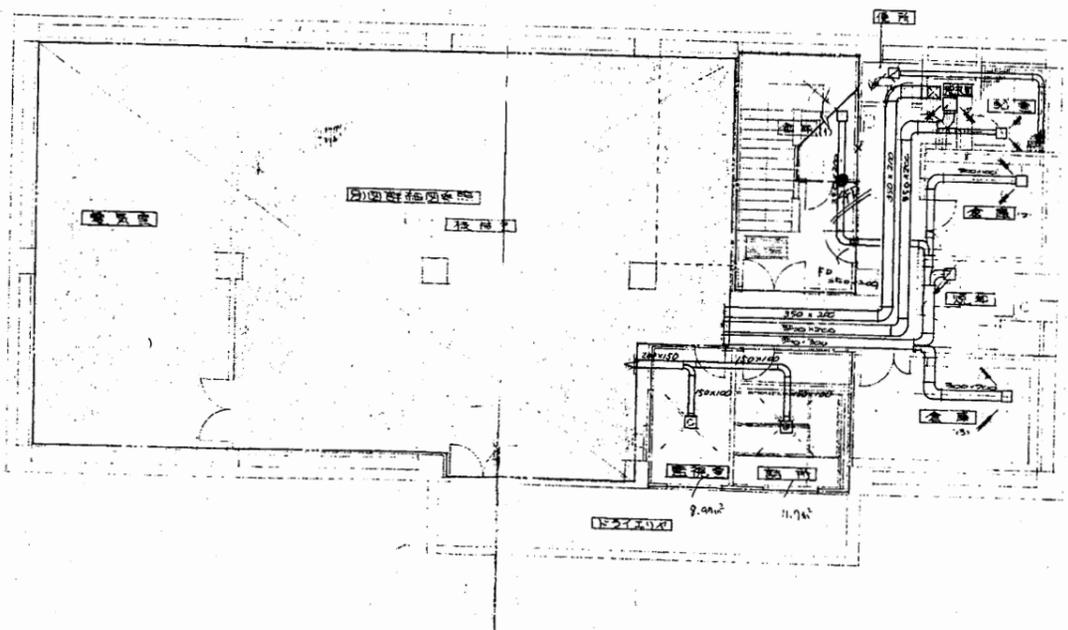


B1 外平面図

浦賀行政C

工事名	追浜行政センターほか9か所建築基準法第12条定期点検業務委託			設計者資格 氏名	級建築士登録第 号			課長	主査等	担当者	横須賀市 財政部 FM推進課
図面名称	機械設備図	図番		縮尺	NS	作図	平成 年 月 日				

管理棟		学習室	
吸入口 H/F 150 x 150 Q = 130 CMH	吹出口 T/F C-2 #20 Q = 115 CMH x2	吸入口 H/F 150 x 150 Q = 130 CMH x2	吹出口 T/F C-2 #20 Q = 102 E
送風機		送風機	
吸入口 H/F 150 x 150 Q = 130 CMH		吸入口 H/F 150 x 150 Q = 130 CMH	
送風機		送風機	
吸入口 H/F 150 x 150 Q = 130 CMH		吸入口 H/F 150 x 150 Q = 130 CMH	
送風機		送風機	

事務室		身障者用トイレ	
吹出口 T/F C-2 #20 Q = 700 CMH x9	吸入口 H/F 150 x 150 Q = 100 CMH	吹出口 T/F C-2 #20 Q = 700 CMH	吸入口 H/F 150 x 150 Q = 100 CMH
吹出口 T/F C-2 #20 Q = 700 CMH		吹出口 T/F C-2 #15 Q = 345 CMH	
吹出口 T/F C-2 #20 Q = 700 CMH		吹出口 T/F C-2 #15 Q = 400 CMH	
吹出口 T/F C-2 #20 Q = 700 CMH		吹出口 T/F C-2 #15 Q = 400 CMH	

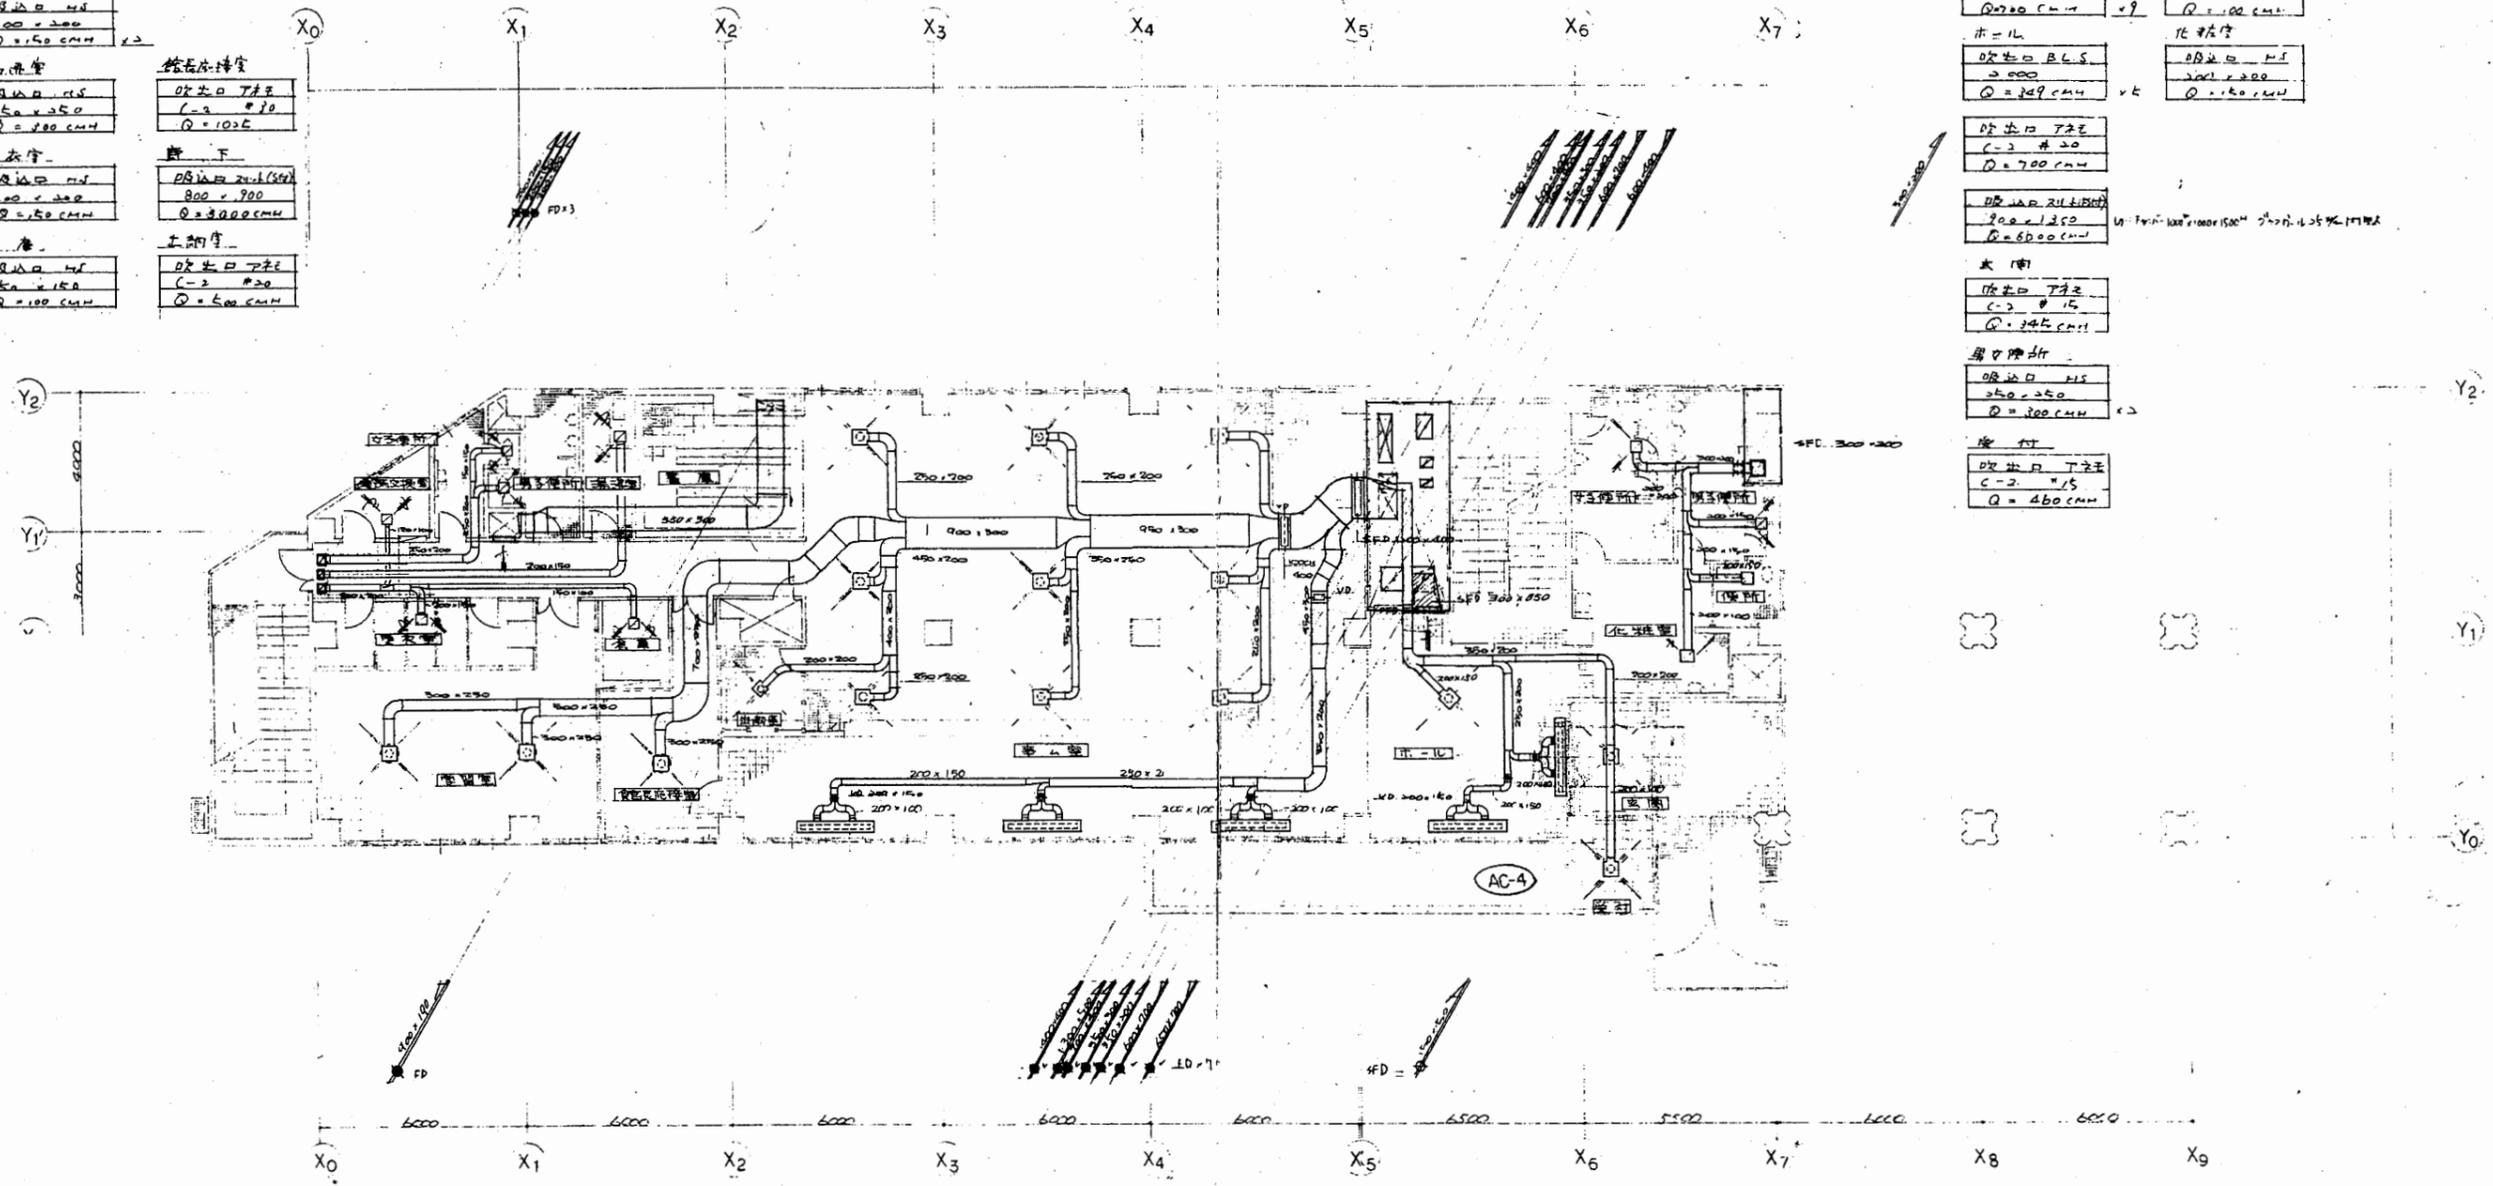

注 1. 工事範囲内は: 500 x 500 x 250mm
注 2. 工事範囲外は: 250 x 250 x 250mm

1階ダクト平面図 S=1/100

浦賀行政C

工事名	追浜行政センターほか9か所建築基準法第12条定期点検業務委託			設計者資格 氏名	級建築士登録第 号			課長	主査等	担当者	横須賀市 財政部 FM推進課
図面名称	機械設備図	図番	縮尺	NS	作図	平成	年	月	日		

空調機	全気量	送風機
吹出口 T35 L=2 #15 Q=2100 cfm	吹出口 T35 L=2 #15 Q=2100 cfm	吹出口 T35 L=2 #15 Q=2100 cfm
排出口 T100 L=2 #20 Q=1400 cfm	排出口 T100 L=2 #20 Q=1400 cfm	排出口 T100 L=2 #20 Q=1400 cfm
送風機 (1)	送風機	送風機
吹出口 T35 L=2 #15 Q=2100 cfm	吹出口 T35 L=2 #15 Q=2100 cfm	吹出口 T35 L=2 #15 Q=2100 cfm
排出口 T100 L=2 #20 Q=1400 cfm	排出口 T100 L=2 #20 Q=1400 cfm	排出口 T100 L=2 #20 Q=1400 cfm
送風機 (2)	送風機	送風機
吹出口 T35 L=2 #15 Q=2100 cfm	吹出口 T35 L=2 #15 Q=2100 cfm	吹出口 T35 L=2 #15 Q=2100 cfm
排出口 T100 L=2 #20 Q=1400 cfm	排出口 T100 L=2 #20 Q=1400 cfm	排出口 T100 L=2 #20 Q=1400 cfm
送風機 (3)	送風機	送風機
吹出口 T35 L=2 #15 Q=2100 cfm	吹出口 T35 L=2 #15 Q=2100 cfm	吹出口 T35 L=2 #15 Q=2100 cfm
排出口 T100 L=2 #20 Q=1400 cfm	排出口 T100 L=2 #20 Q=1400 cfm	排出口 T100 L=2 #20 Q=1400 cfm

送風機
吹出口 T35
L=2 #15
Q=2100 cfm

排出口 T100
L=2 #20
Q=1400 cfm

送風機 (1)

吹出口 T35
L=2 #15
Q=2100 cfm

排出口 T100
L=2 #20
Q=1400 cfm

送風機 (2)


吹出口 T35
L=2 #15
Q=2100 cfm

排出口 T100
L=2 #20
Q=1400 cfm

送風機 (3)

吹出口 T35
L=2 #15
Q=2100 cfm

排出口 T100
L=2 #20
Q=1400 cfm

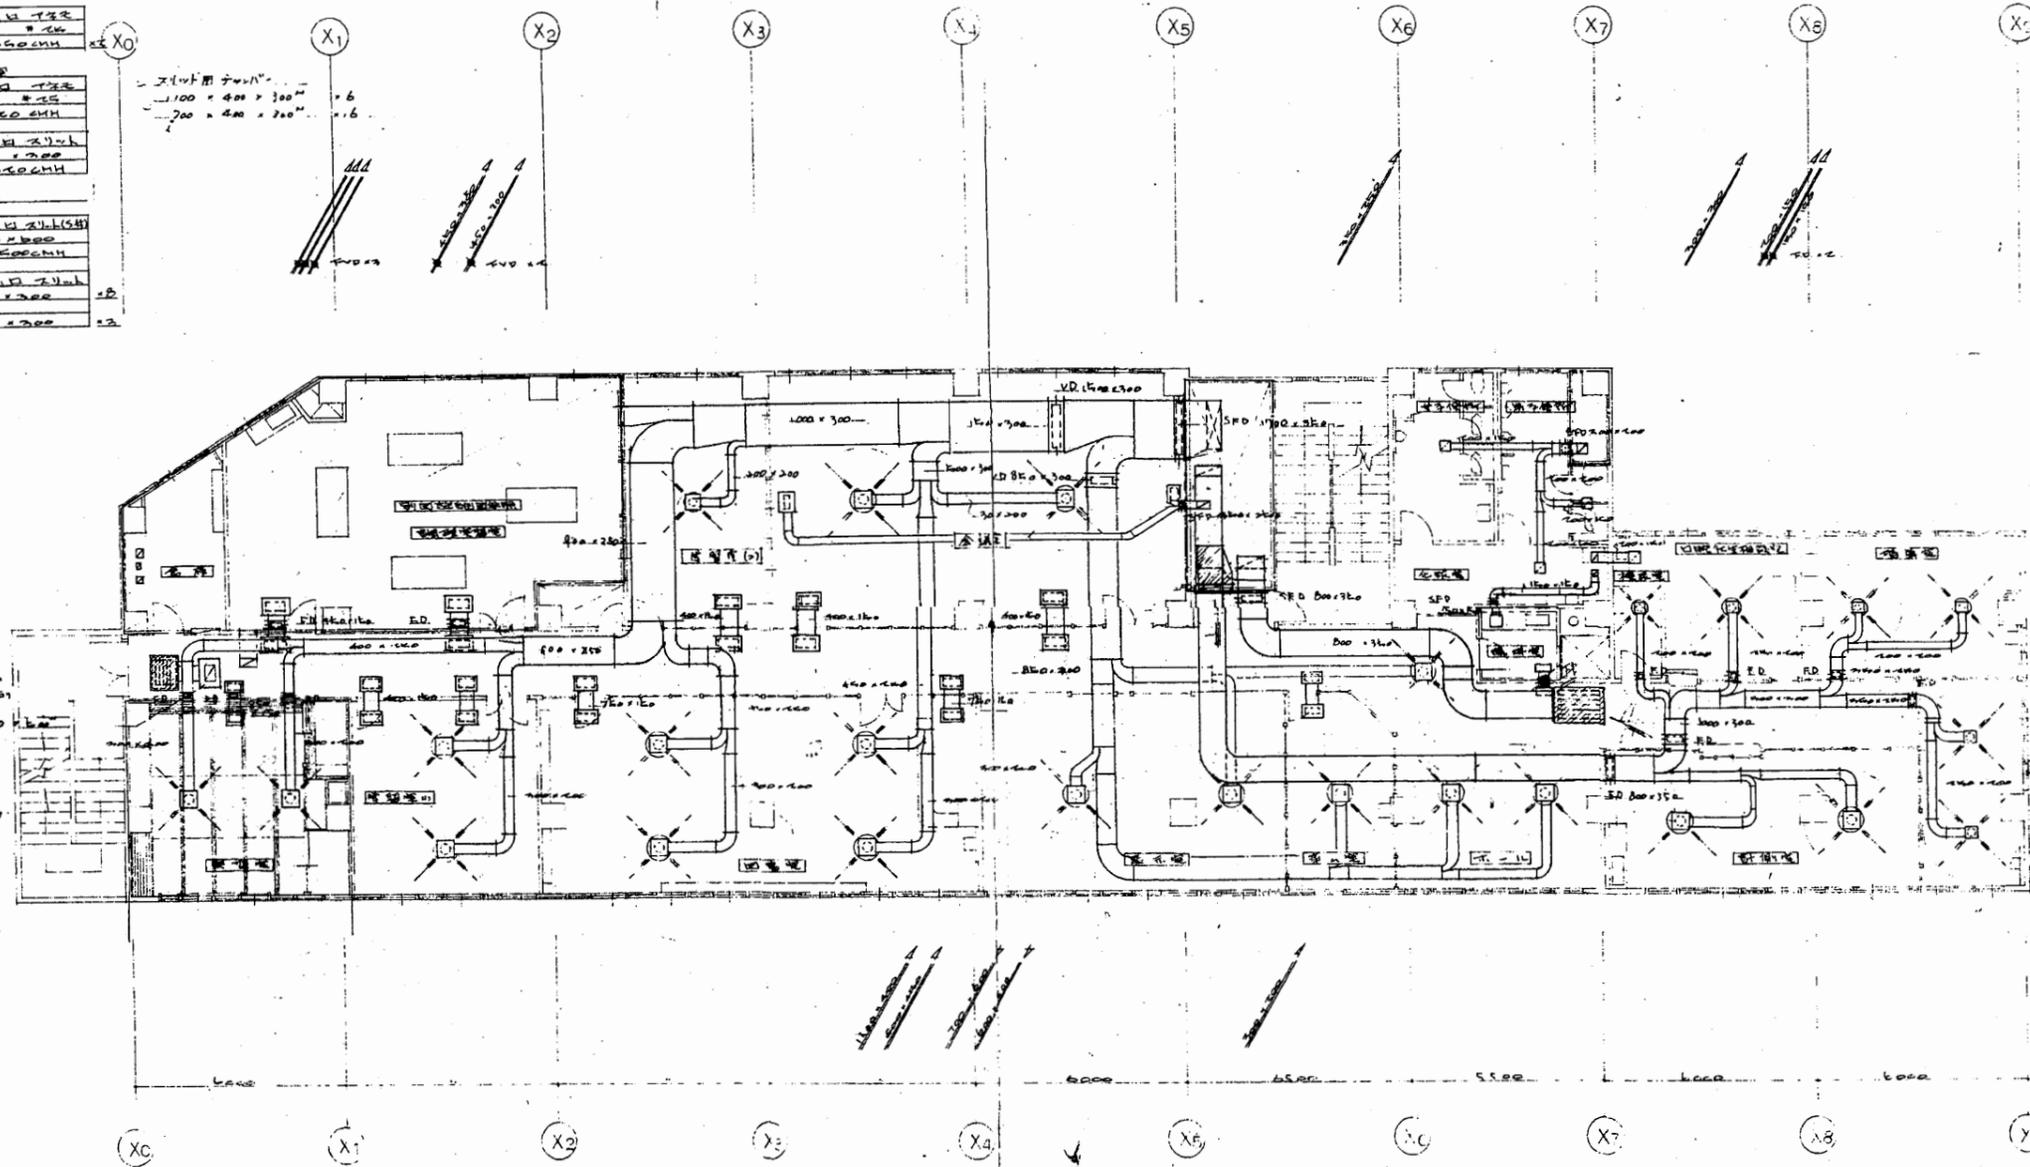

2階メカ平面図 5/1/00

送風機
吹出口 T35
L=2 #15
Q=2100 cfm

排出口 T100
L=2 #20
Q=1400 cfm

送風機 (1)

吹出口 T35
L=2 #15
Q=2100 cfm

排出口 T100
L=2 #20
Q=1400 cfm

送風機 (2)

吹出口 T35
L=2 #15
Q=2100 cfm

排出口 T100
L=2 #20
Q=1400 cfm

送風機 (3)


吹出口 T35
L=2 #15
Q=2100 cfm

排出口 T100
L=2 #20
Q=1400 cfm


送風機	送風機	送風機
吹出口 T35 L=2 #15 Q=2100 cfm	吹出口 H.S. L=2 #15 Q=2100 cfm	吹出口 T35 L=2 #15 Q=2100 cfm
排出口 T100 L=2 #20 Q=1400 cfm	排出口 H.S. L=2 #20 Q=1400 cfm	排出口 T35 L=2 #15 Q=2100 cfm
送風機 (1)	送風機	送風機
吹出口 T35 L=2 #15 Q=2100 cfm	吹出口 H.S. L=2 #15 Q=2100 cfm	吹出口 T35 L=2 #15 Q=2100 cfm
排出口 T100 L=2 #20 Q=1400 cfm	排出口 H.S. L=2 #20 Q=1400 cfm	排出口 T35 L=2 #15 Q=2100 cfm
送風機 (2)	送風機	送風機
吹出口 T35 L=2 #15 Q=2100 cfm	吹出口 H.S. L=2 #15 Q=2100 cfm	吹出口 T35 L=2 #15 Q=2100 cfm
排出口 T100 L=2 #20 Q=1400 cfm	排出口 H.S. L=2 #20 Q=1400 cfm	排出口 T35 L=2 #15 Q=2100 cfm

浦賀行政C

工事名	追浜行政センターほか9か所建築基準法第12条定期点検業務委託			設計者資格 氏名	級建築士登録第 号			課長	主査等	担当者	横須賀市 財政部 FM推進課
図面名称	機械設備図	図番	縮尺	NS	作図	平成	年月日				

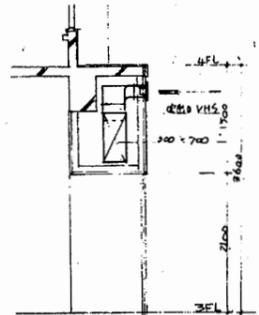

A-A 断面詳細図 S=1/40

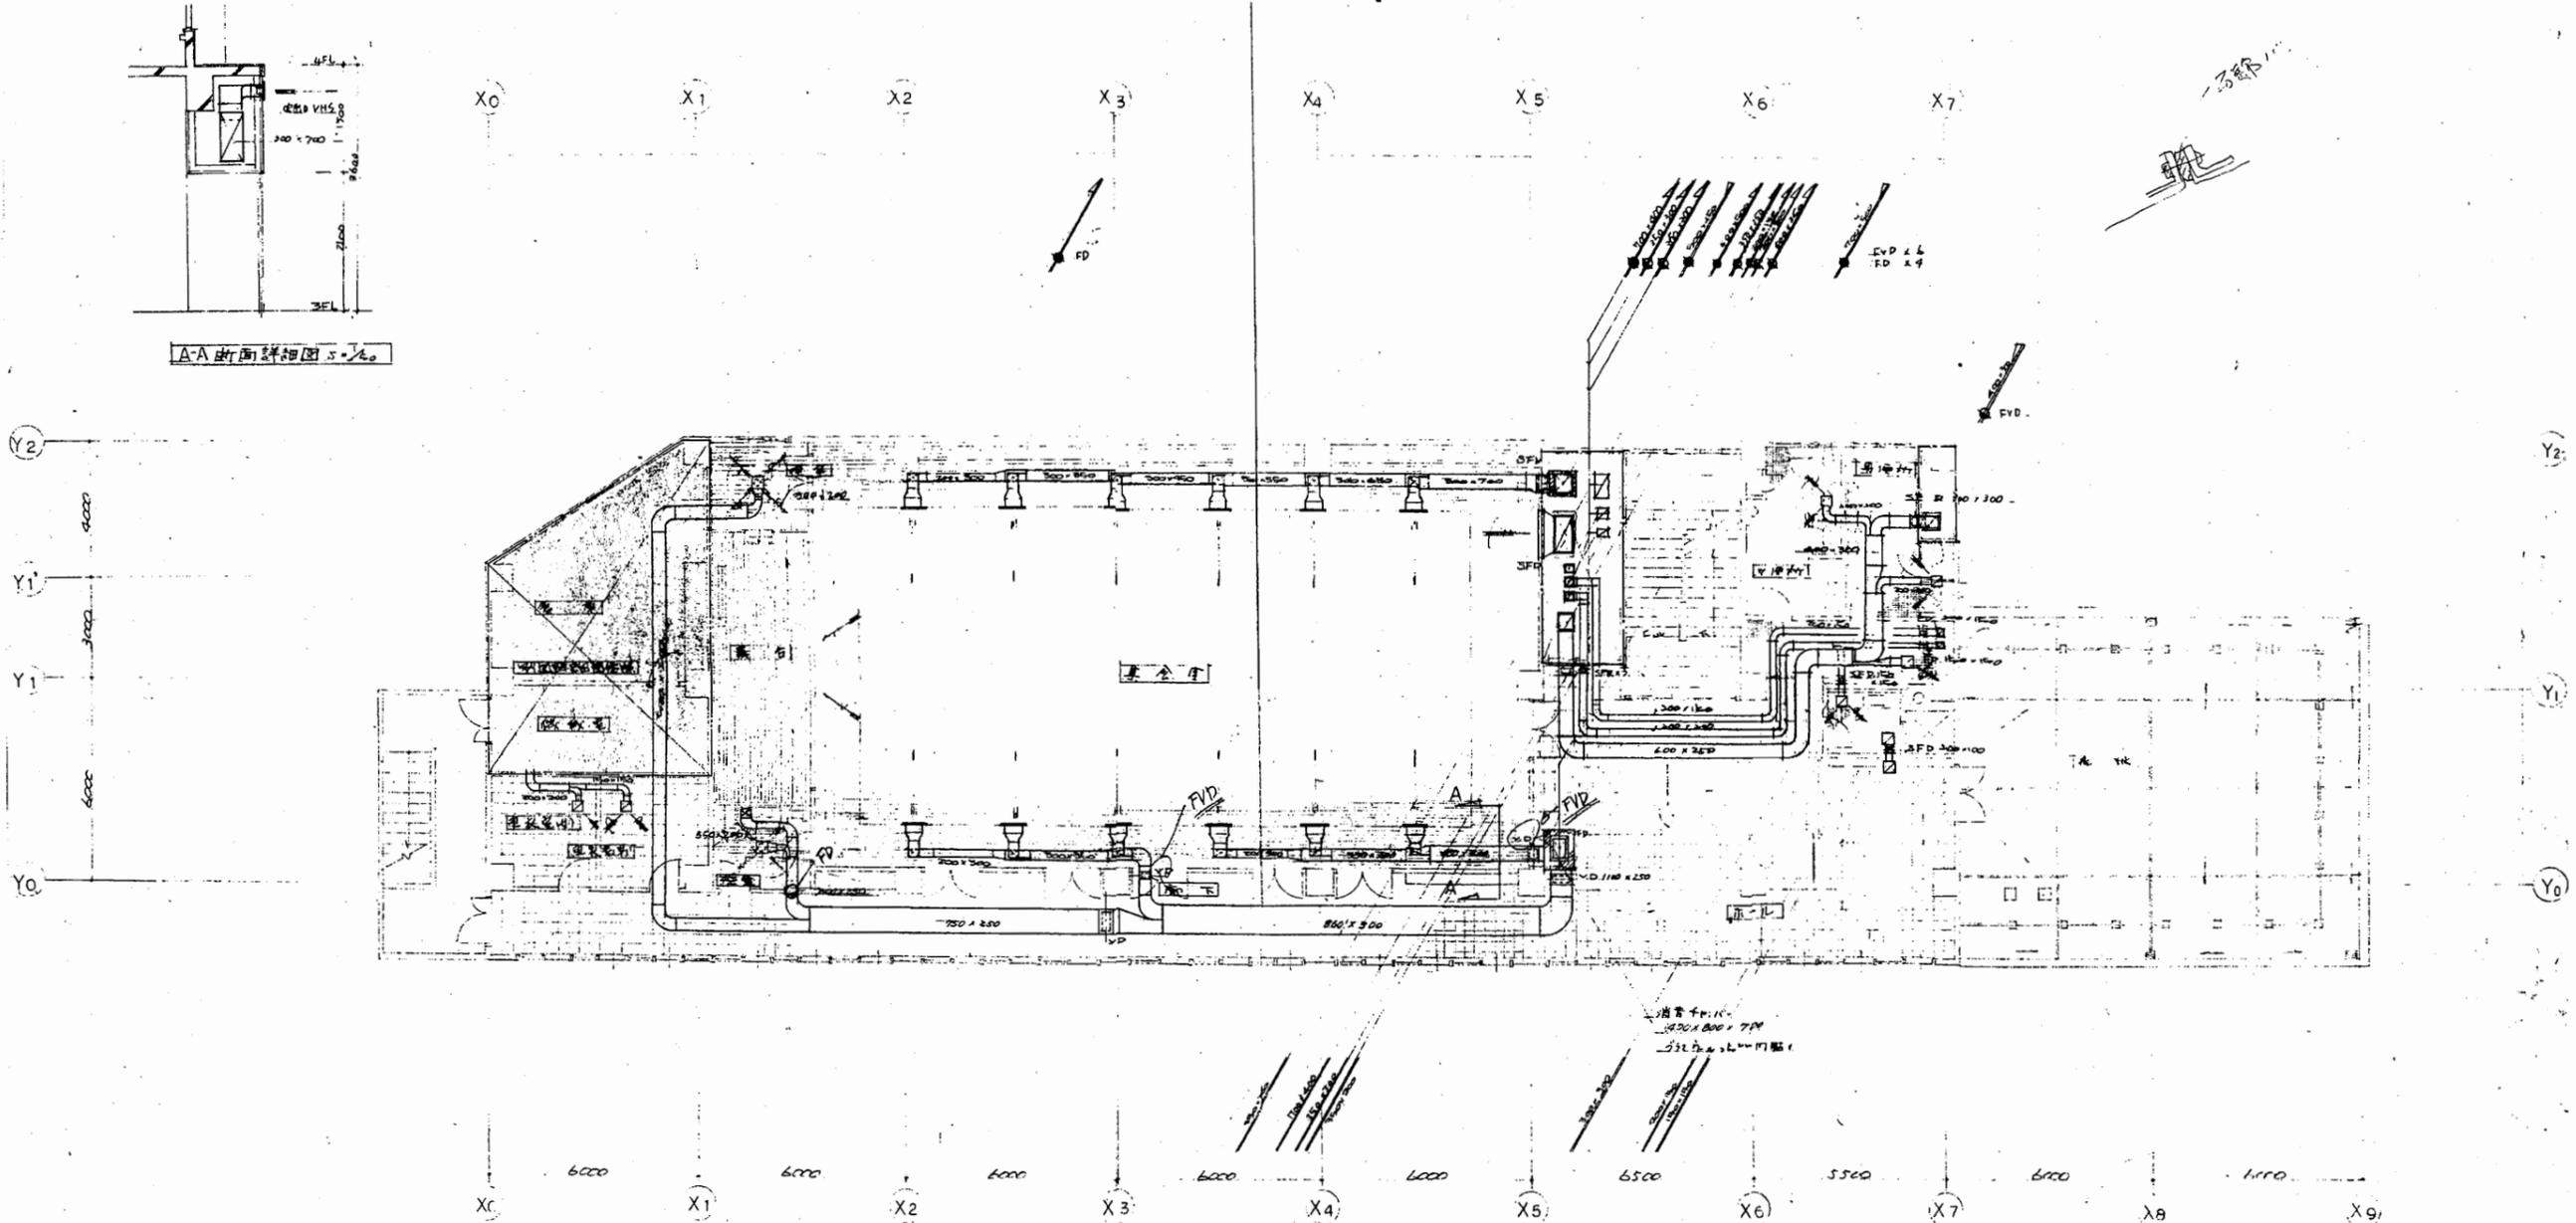

3階サーバ平面図 S=1/100

集分室

吸込口 400x400	Q = 250 CMH
吐出口 200x200 (付)	Q = 500 CMH

控室

吸込口 700x700	Q = 900 CMH
-------------	-------------

男更衣室

吸込口 400x400	Q = 200 CMH
吐出口 400x400	Q = 300 CMH

北控室


吸込口 400x400	Q = 150 CMH
-------------	-------------

湯沸室



吸込口 400x400	Q = 250 CMH
吐出口 200x200	Q = 250 CMH

浦賀行政C

工事名	追浜行政センターほか9か所建築基準法第12条定期点検業務委託			設計者資格氏名	級建築士登録第 号			課長	主査等	担当者	横須賀市 財政部 FM推進課
図面名称	機械設備図	図番	縮尺	NS	作図	平成	年	月	日		

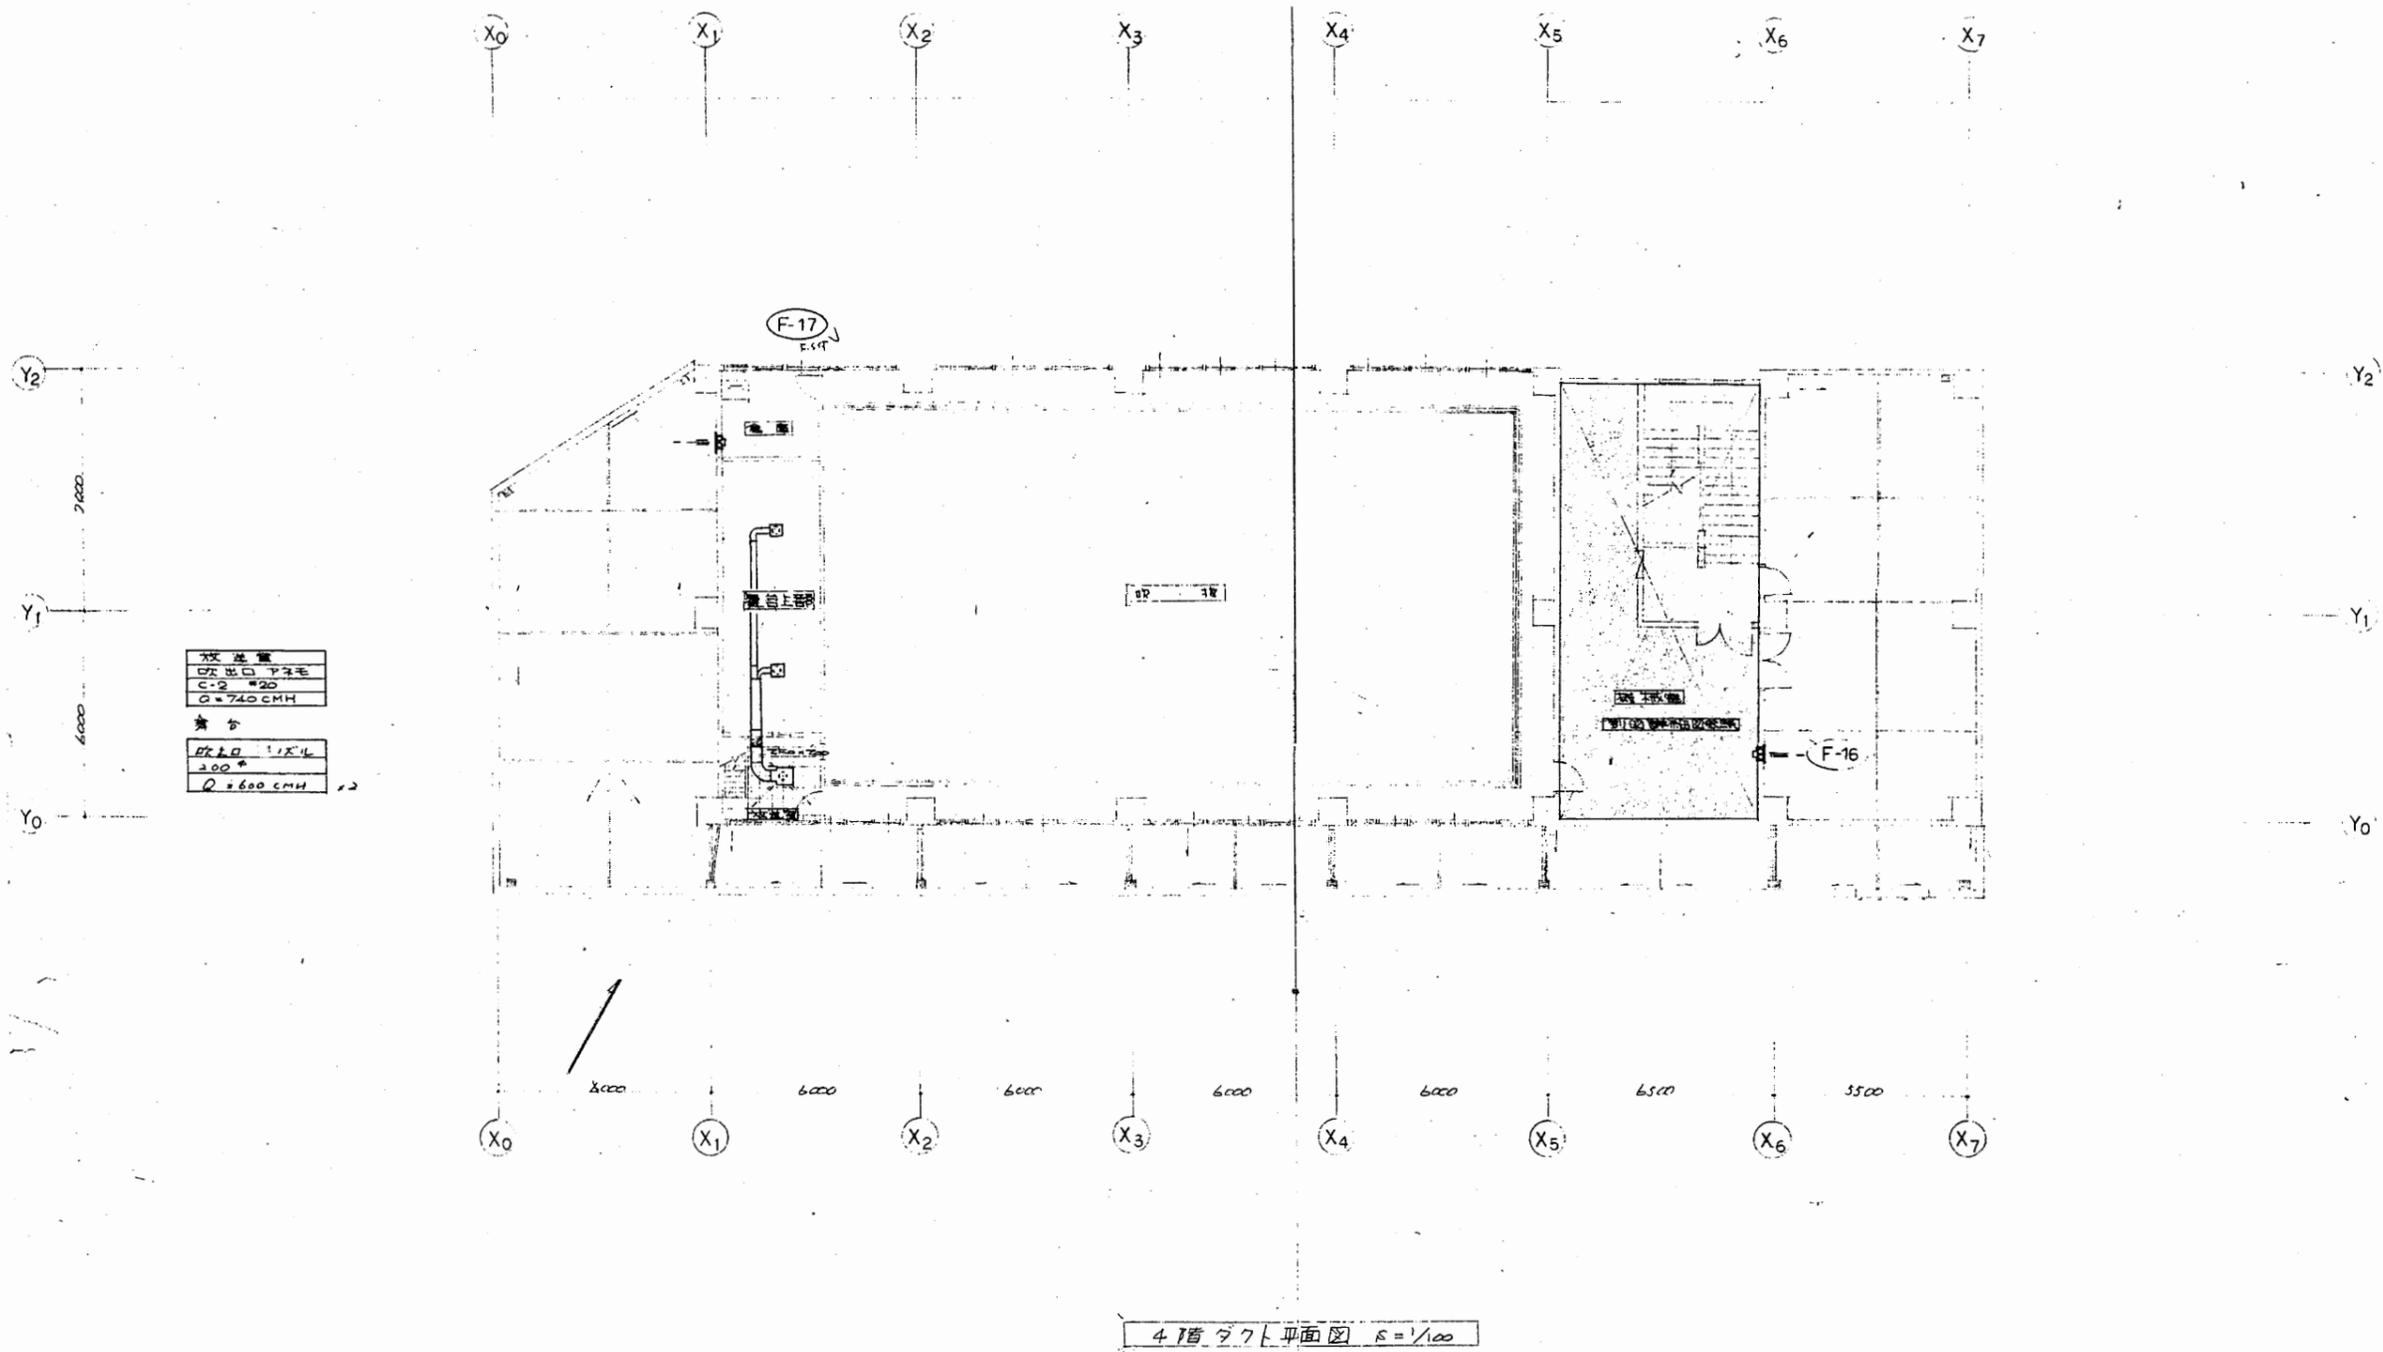


工事名	追浜行政センターほか9か所建築基準法第12条定期点検業務委託			設計者資格 氏名	級建築士登録第 号			課長	主査等	担当者	横須賀市 財政部 FM推進課
図面名称	機械設備図	図番		縮尺	NS	作図	平成 年 月 日				

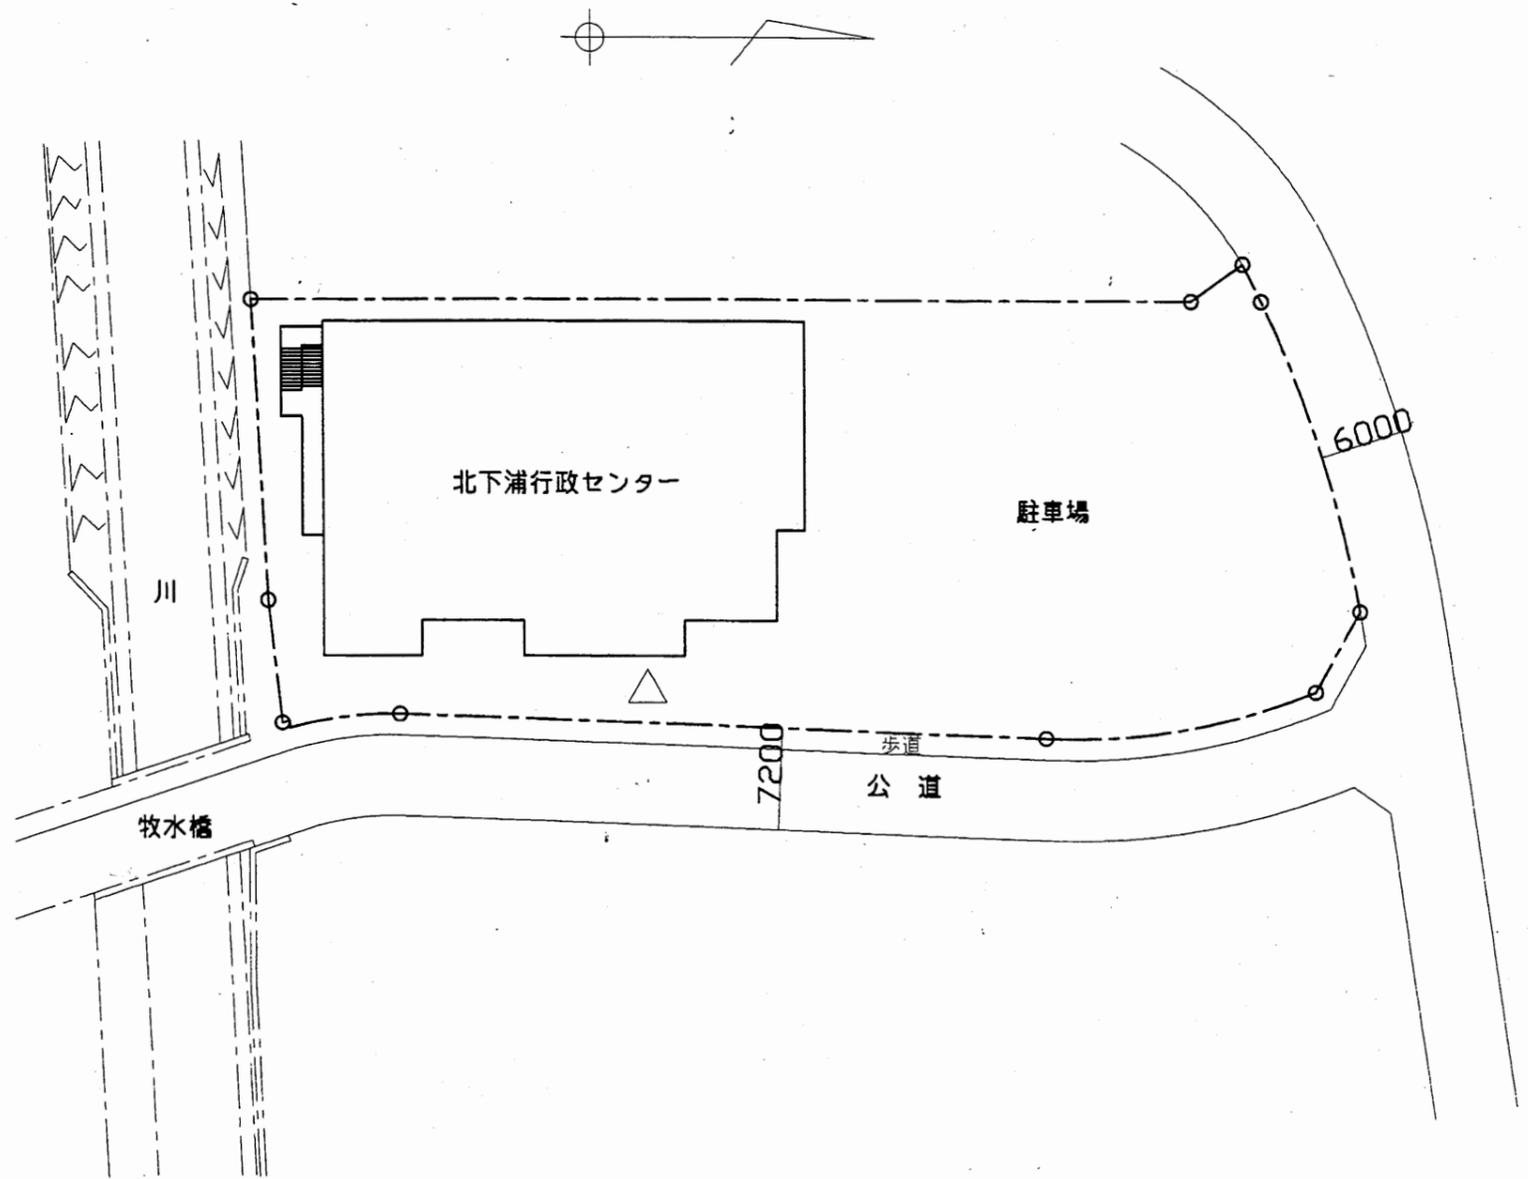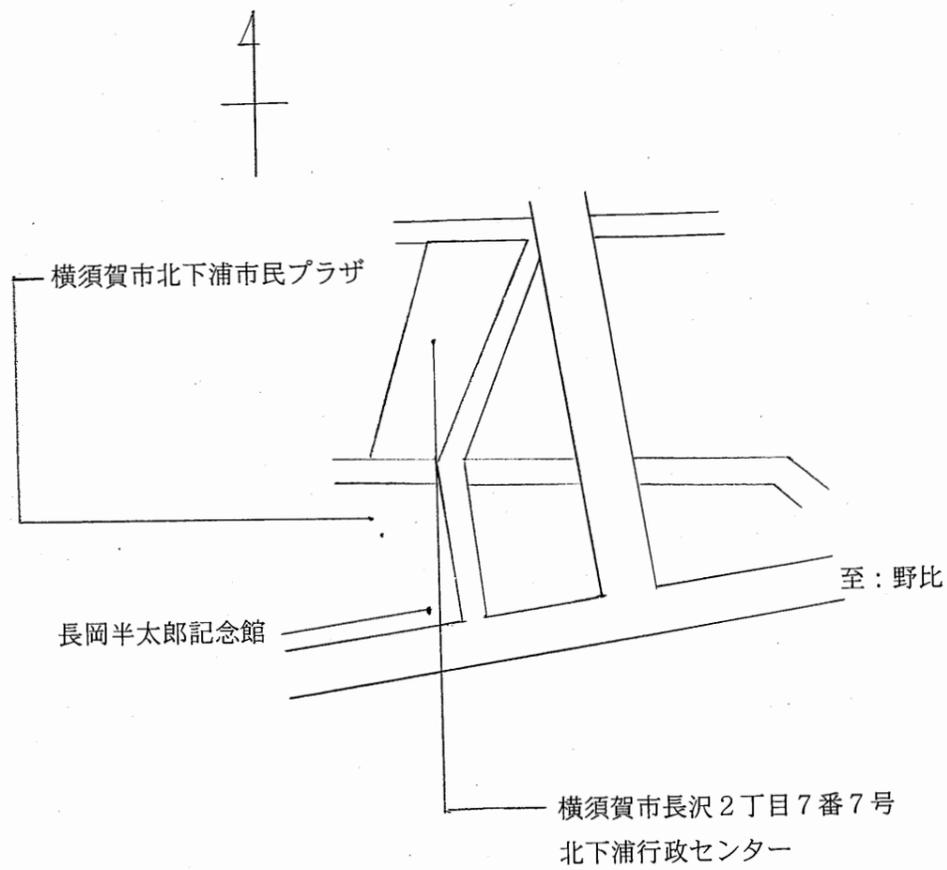


配置図 S1:500

北下浦行政C

工事名	追浜行政センターほか9か所建築基準法第12条定期点検業務委託			設計者資格 氏名	級建築士登録第 号			課長	主査等	担当者	横須賀市 財政部 FM推進課
図面名称	案内図・配置図	図番	縮尺	S 1:500	作図	平成	年	月	日		

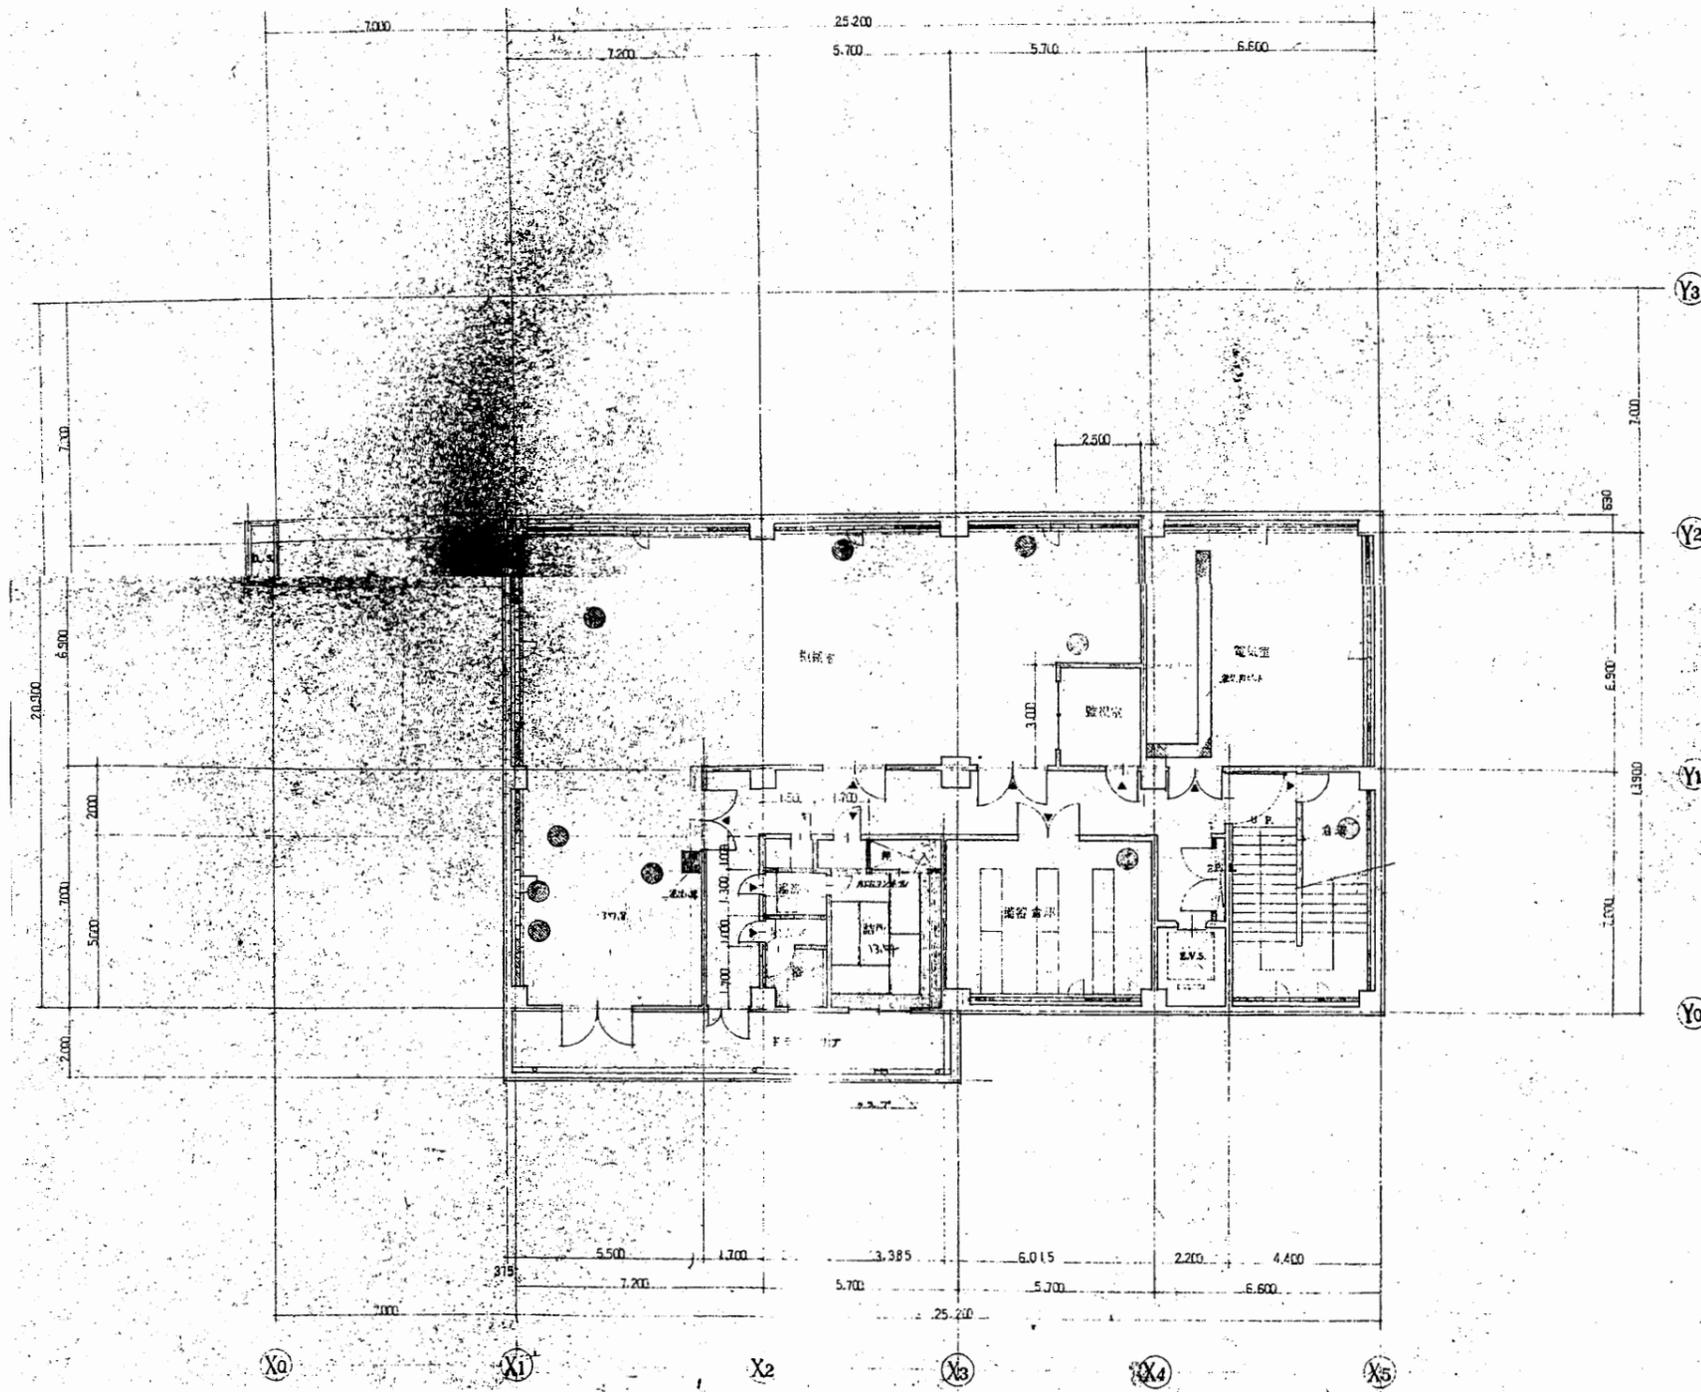


地階平面図 S 1:200

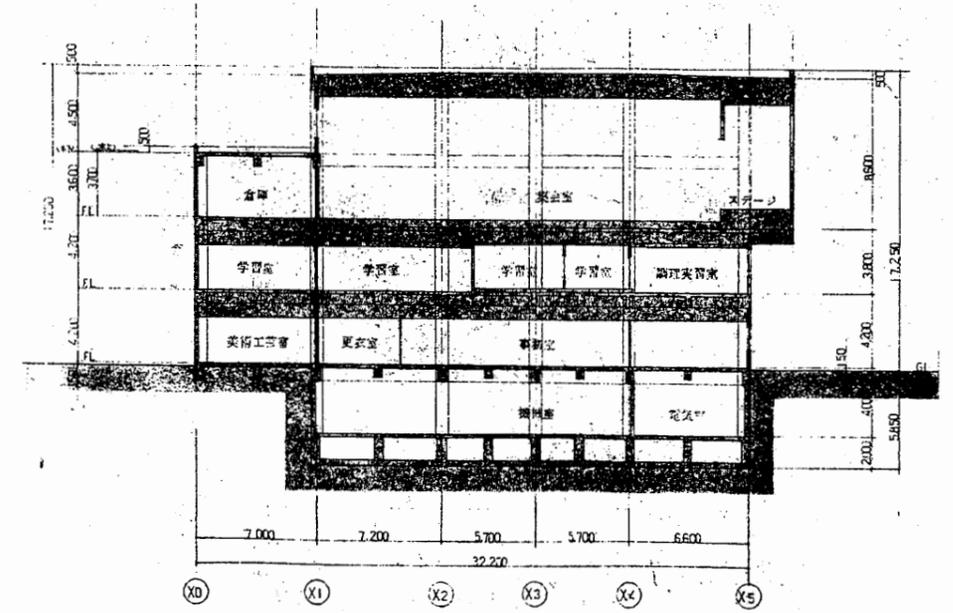

断面図 S 1:300

北下浦行政C


工事名	追浜行政センターほか9か所建築基準法第12条定期点検業務委託		設計者資格 氏名	級建築士登録第 _____ 号		課長	主査等	担当者	横須賀市 財政部 FM推進課
図面名称	地階平面図・断面図	図番	縮尺	S 1:200, 1:300	作図	平成	年	月	

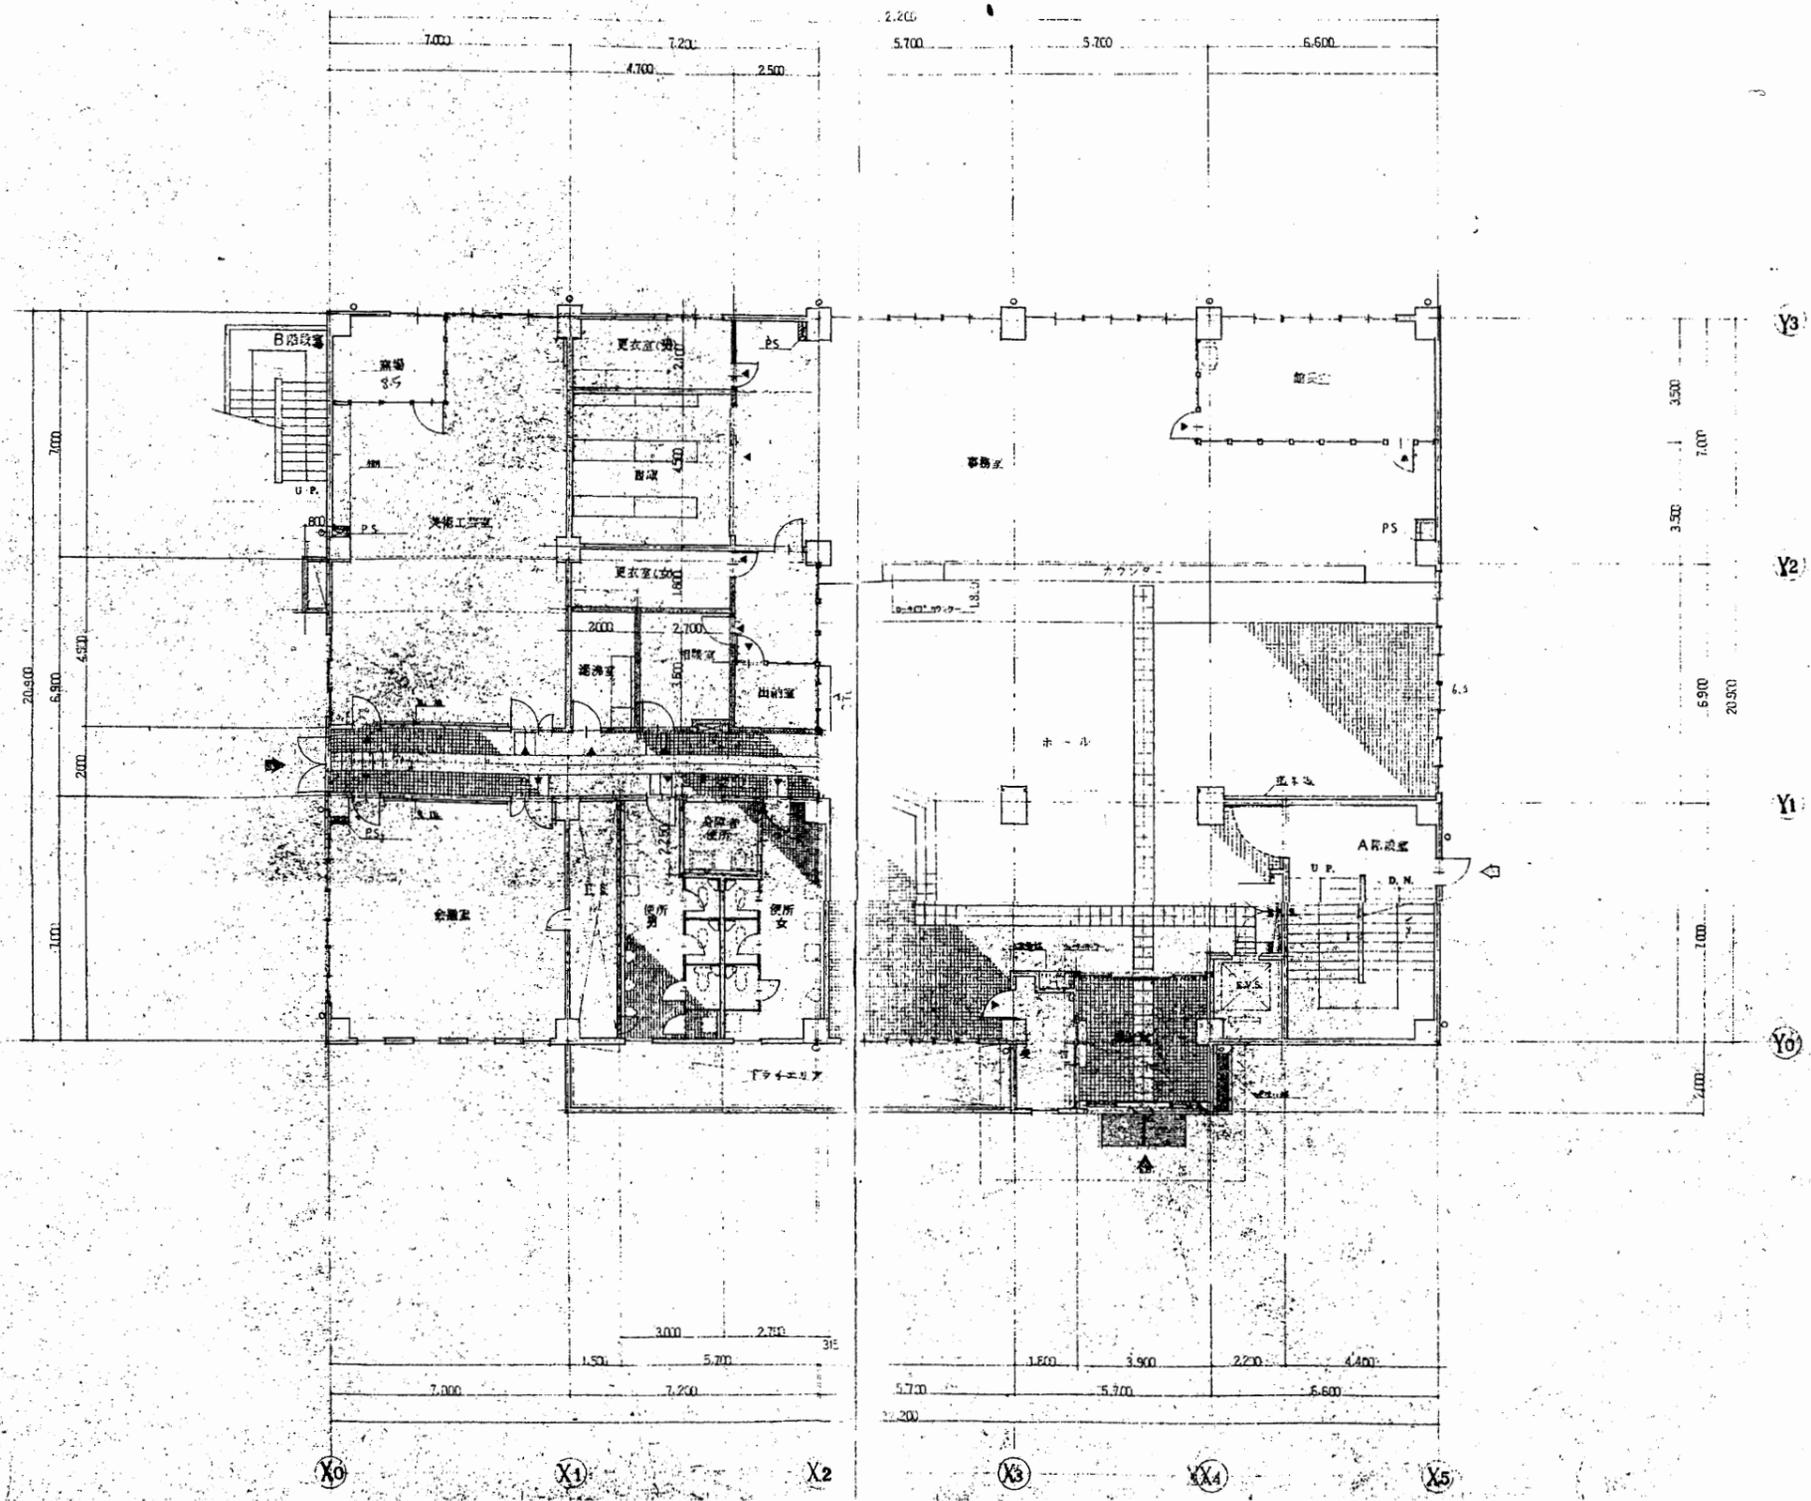

1階平面図 S 1:200

北下浦行政C


工事名	追浜行政センターほか9か所建築基準法第12条定期点検業務委託			設計者資格 氏名	級建築士登録第 号		課長	主査等	担当者	横須賀市 財政部 FM推進課
図面名称	1階平面図	図番	縮尺	S 1:200	作図	平成 年 月 日				

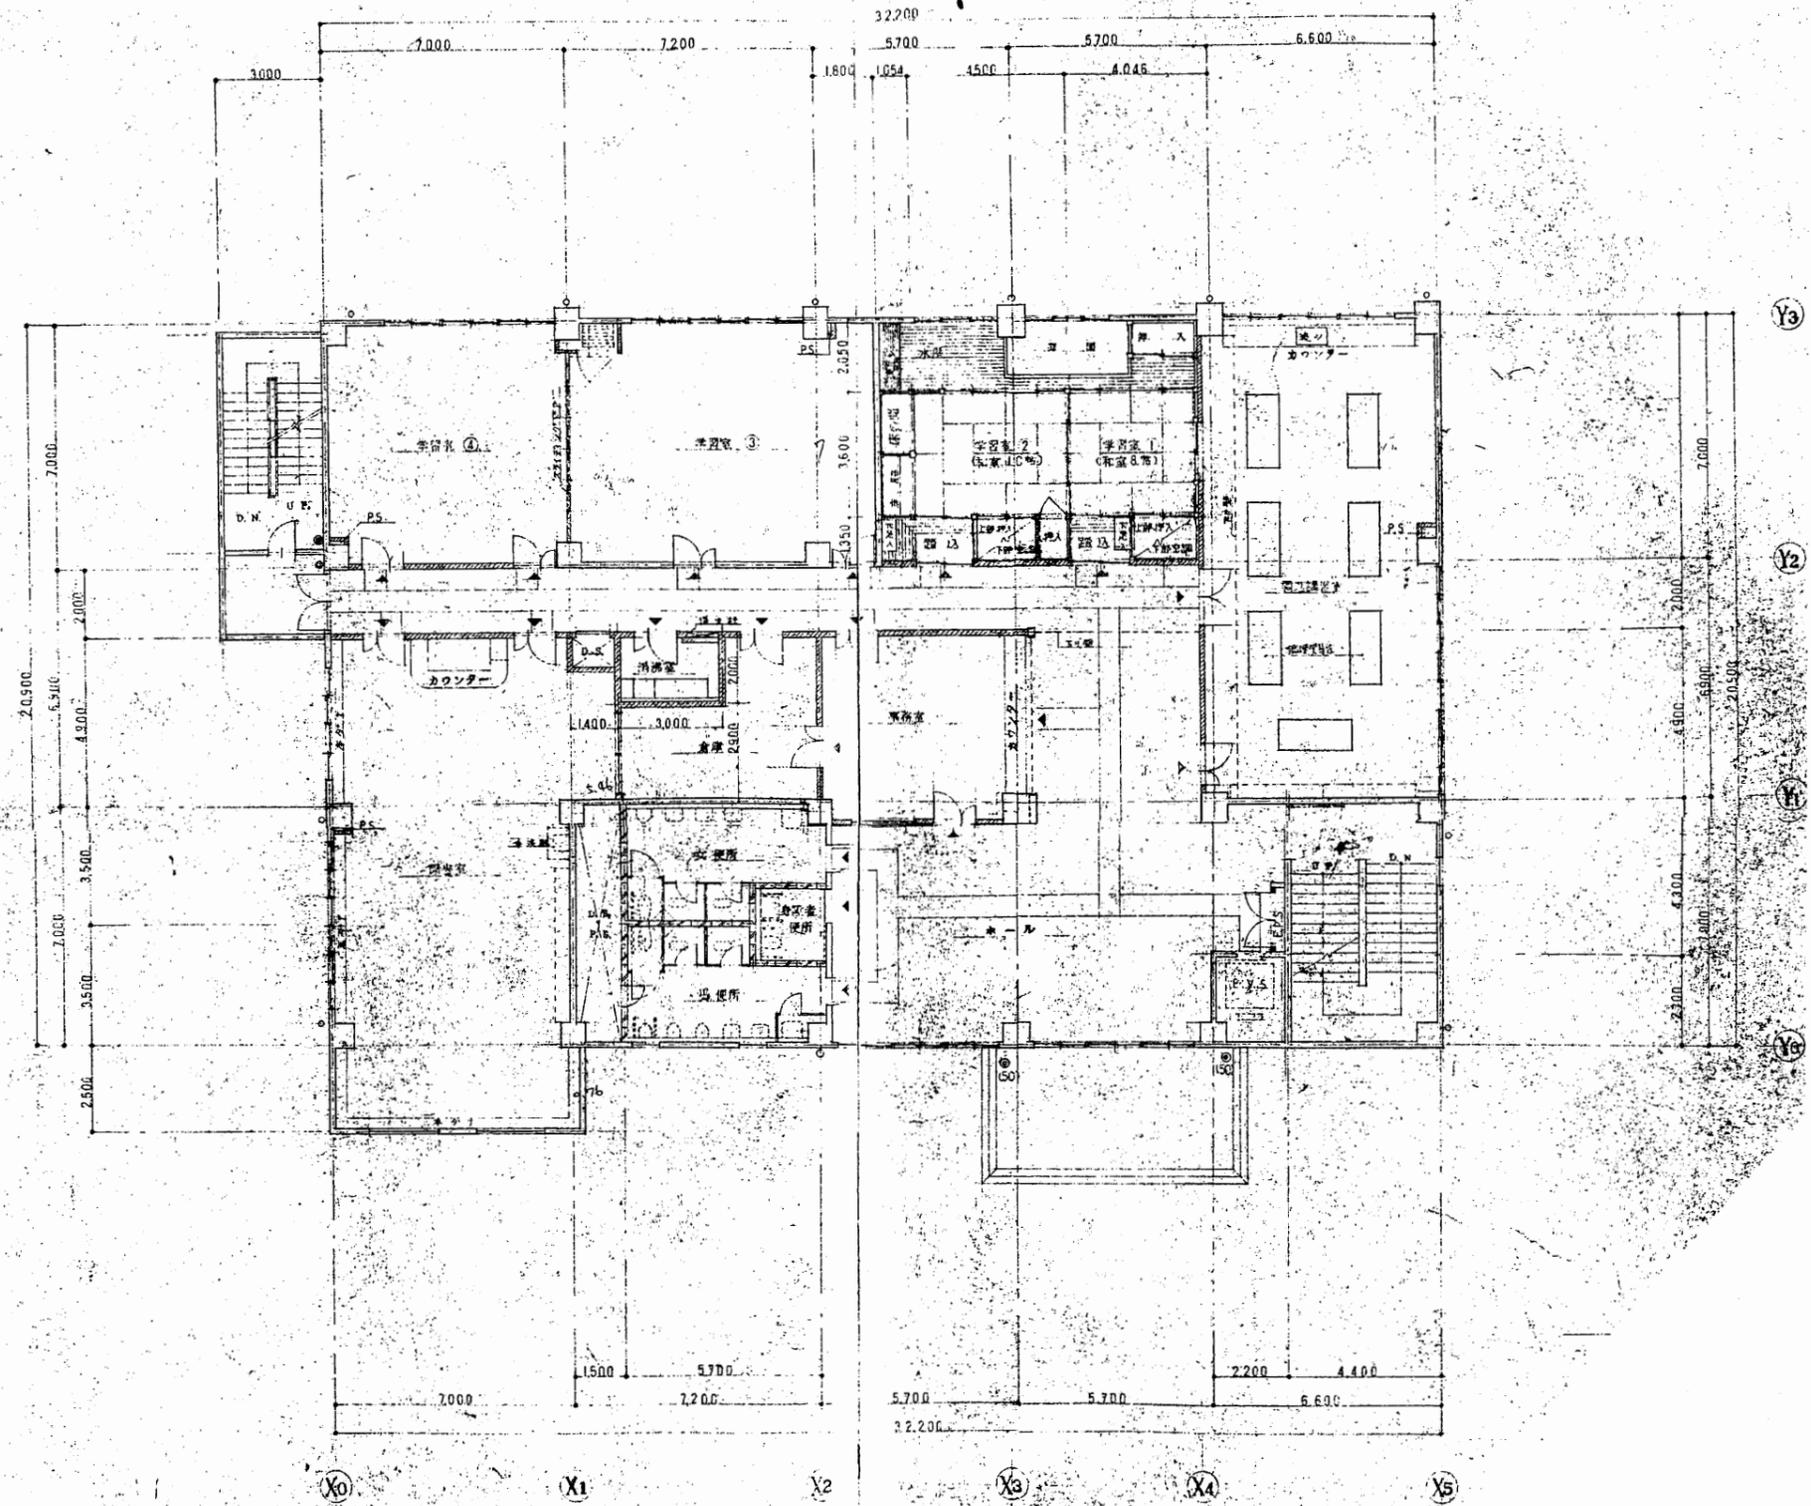

2階平面図 S 1:200

北下浦行政C


工事名	追浜行政センターほか9か所建築基準法第12条定期点検業務委託			設計者資格 氏名	級建築士登録第 号		課長	主査等	担当者	横須賀市 財政部 FM推進課
図面名称	2階平面図	図番		縮尺	S 1:200	作図	平成 年 月 日			

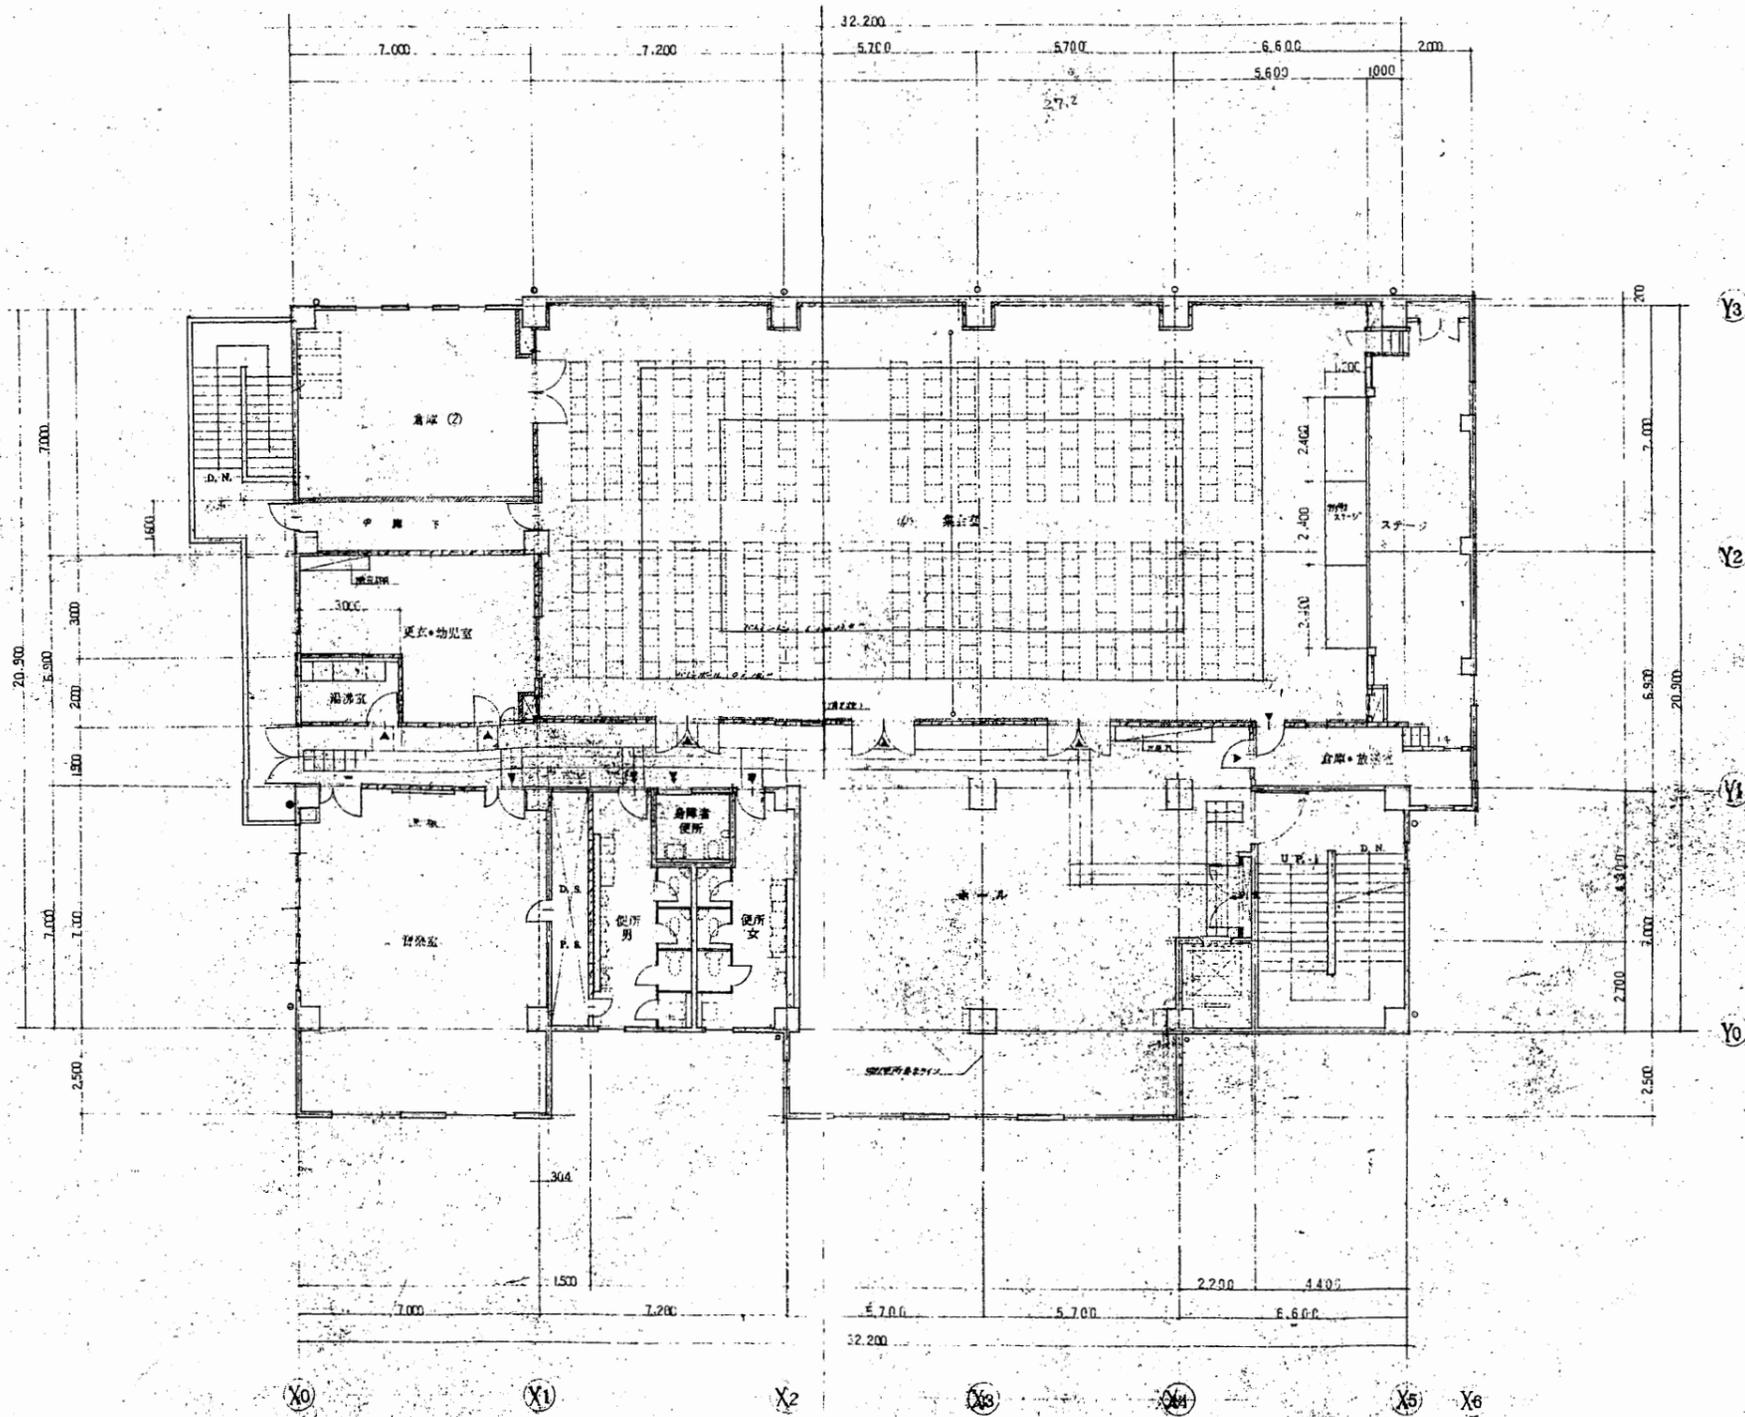

3階平面図 S 1:200

北下浦行政C


工事名	追浜行政センターほか9か所建築基準法第12条定期点検業務委託			設計者資格 氏名	級建築士登録第 号			課長	主査等	担当者	横須賀市 財政部 FM推進課
図面名称	3階平面図	図番	縮尺	S 1:200	作図	平成	年	月	日		

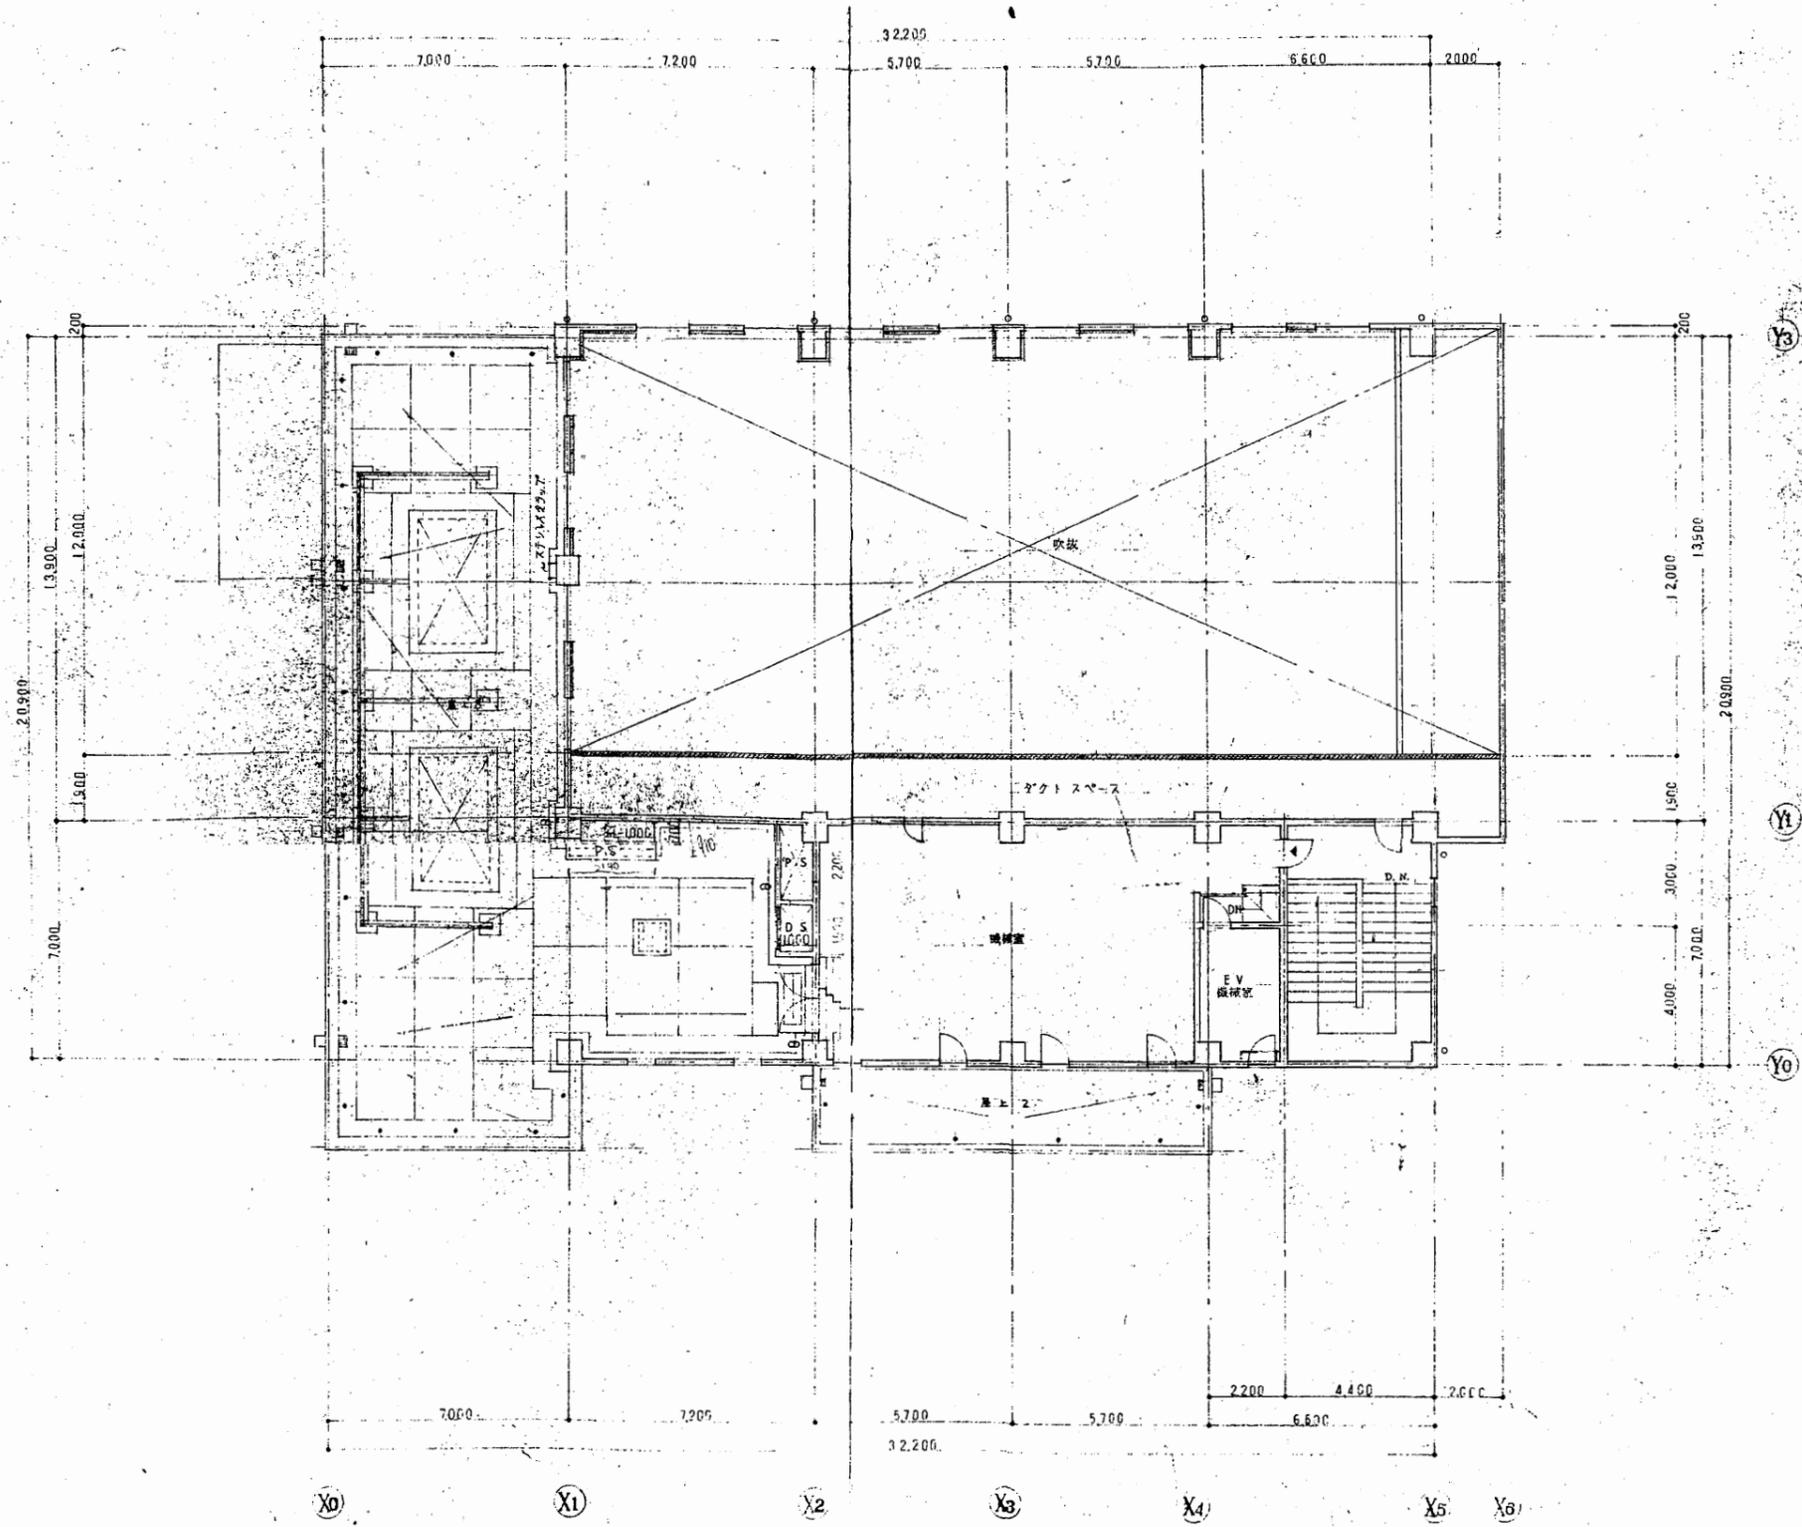

4階平面図 S 1:200

北下浦行政C


工事名	追浜行政センターほか9か所建築基準法第12条定期点検業務委託			設計者資格 氏名	級建築士登録第 号			課長	主査等	担当者	横須賀市 財政部 FM推進課
図面名称	4階平面図	図番		縮尺	S 1:200	作図	平成	年	月	日	

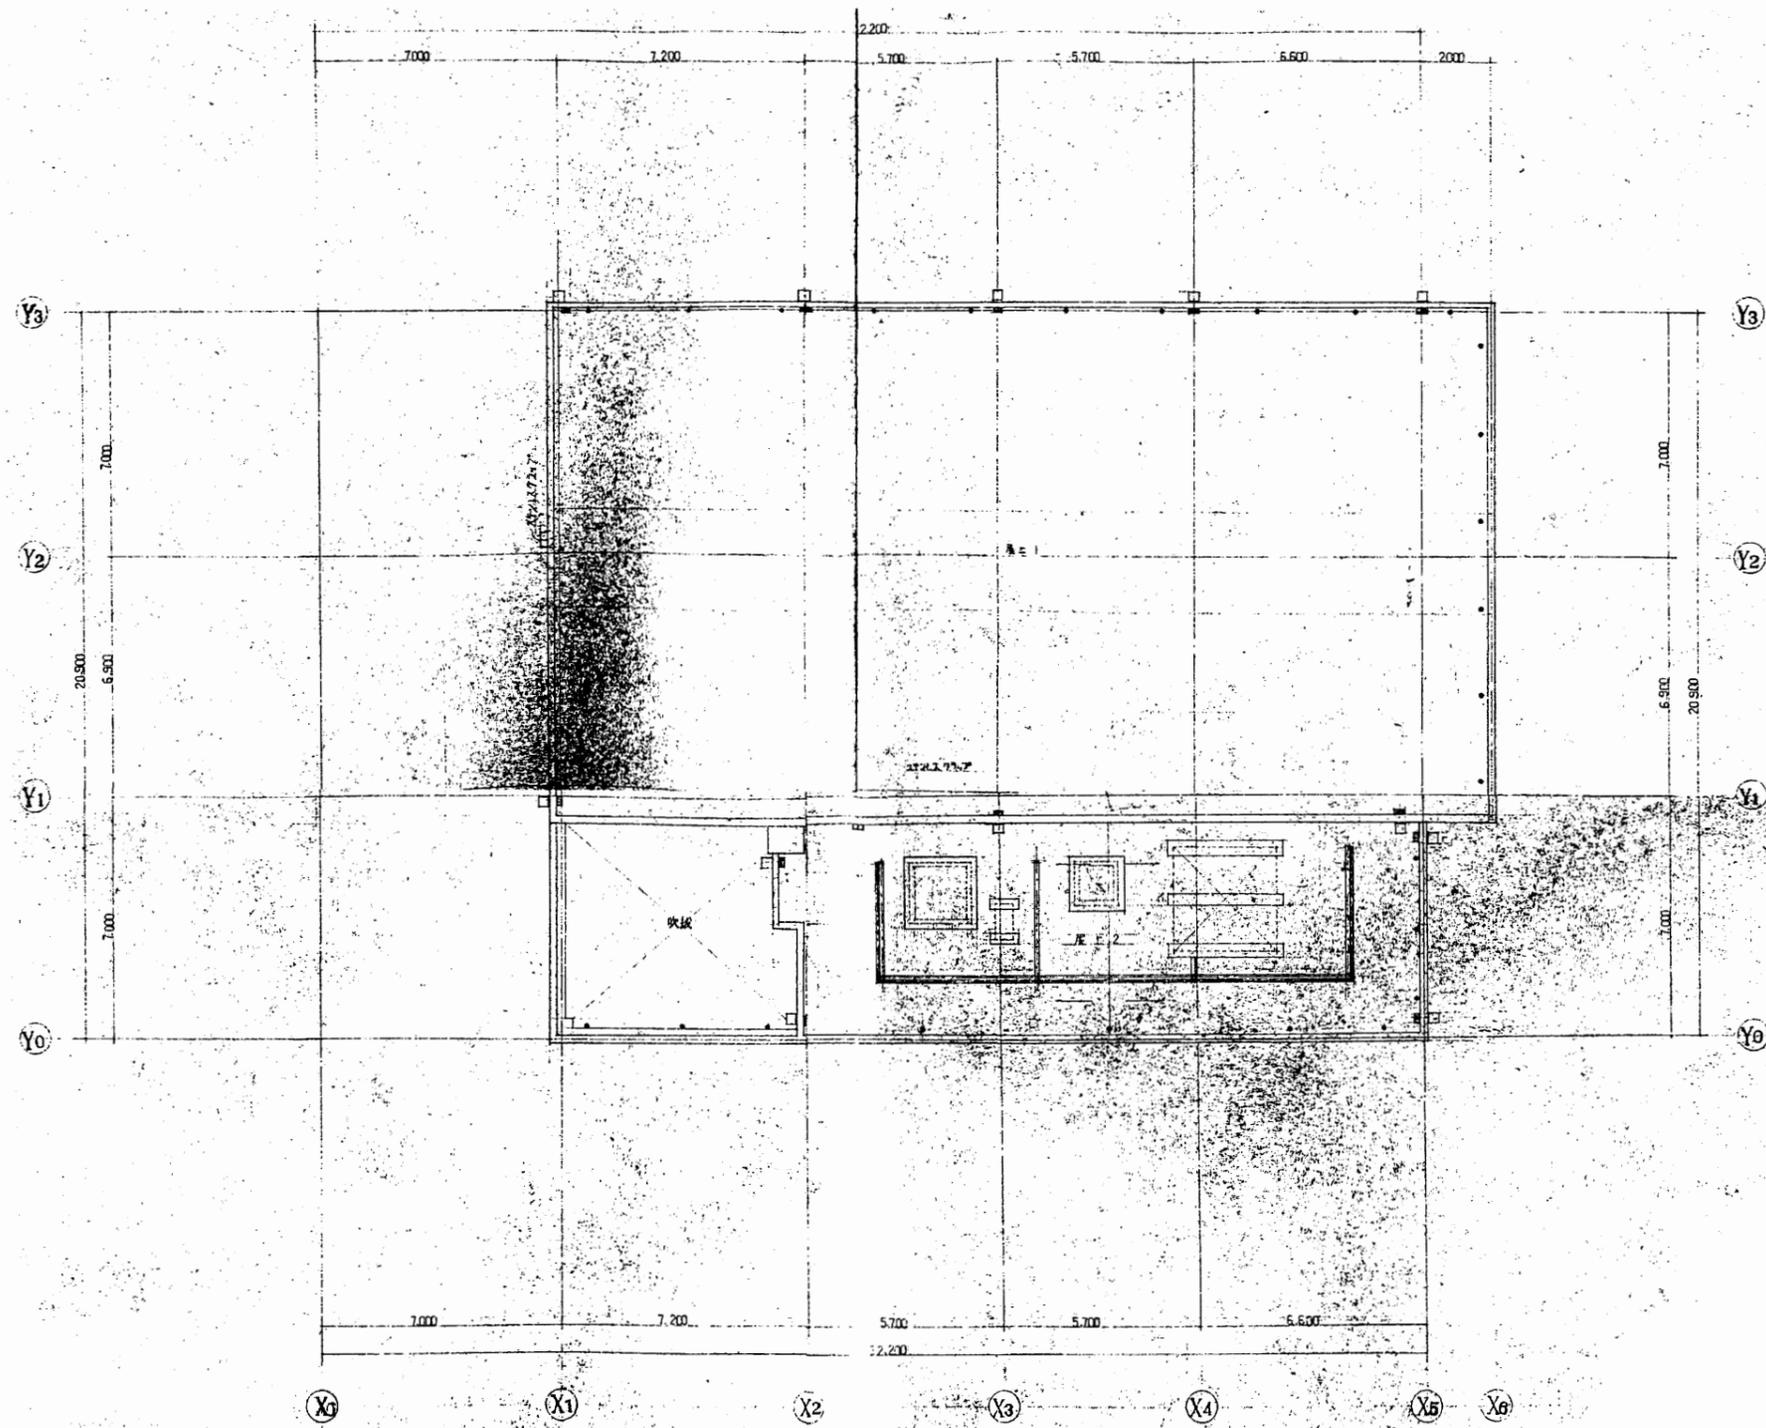


R階平面図 S 1:200

北下浦行政C


工事名	追浜行政センターほか9か所建築基準法第12条定期点検業務委託			設計者資格 氏名	級建築士登録第 号			課長	主査等	担当者	横須賀市 財政部 FM推進課
図面名称	R階平面図	図番	縮尺	S 1:200	作図	平成	年	月	日		

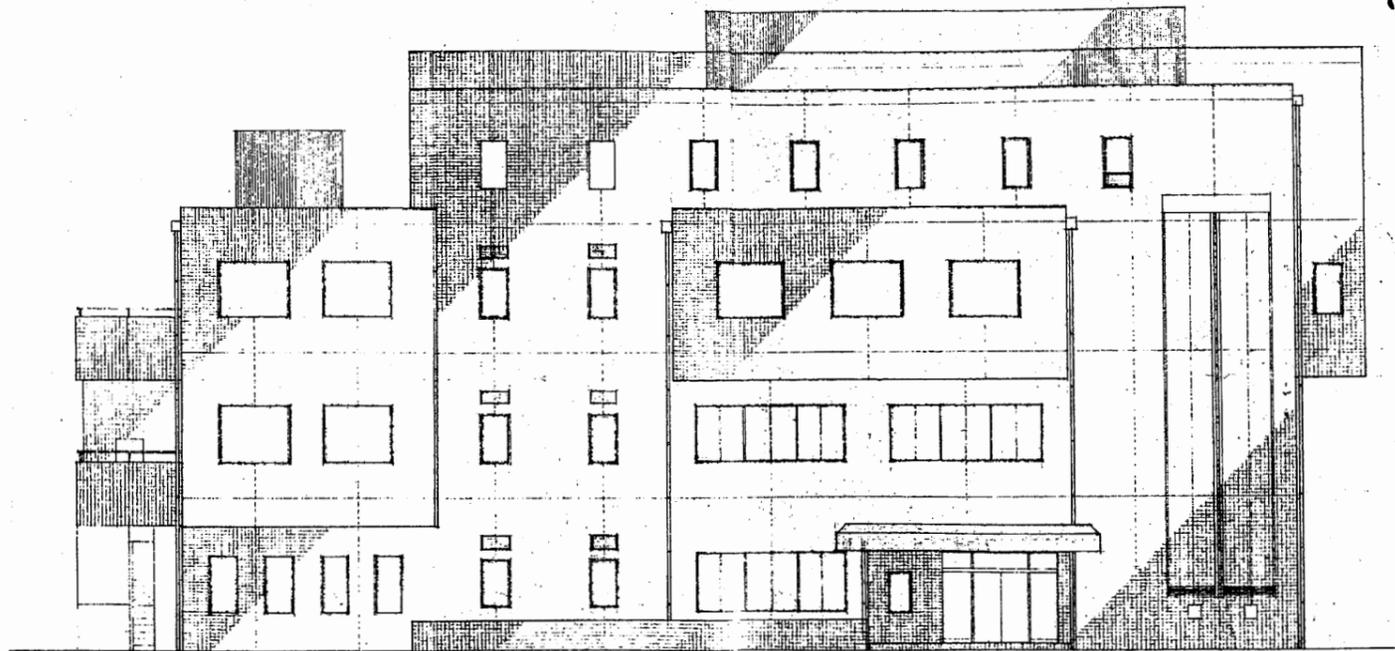


東側立面図 S 1:200

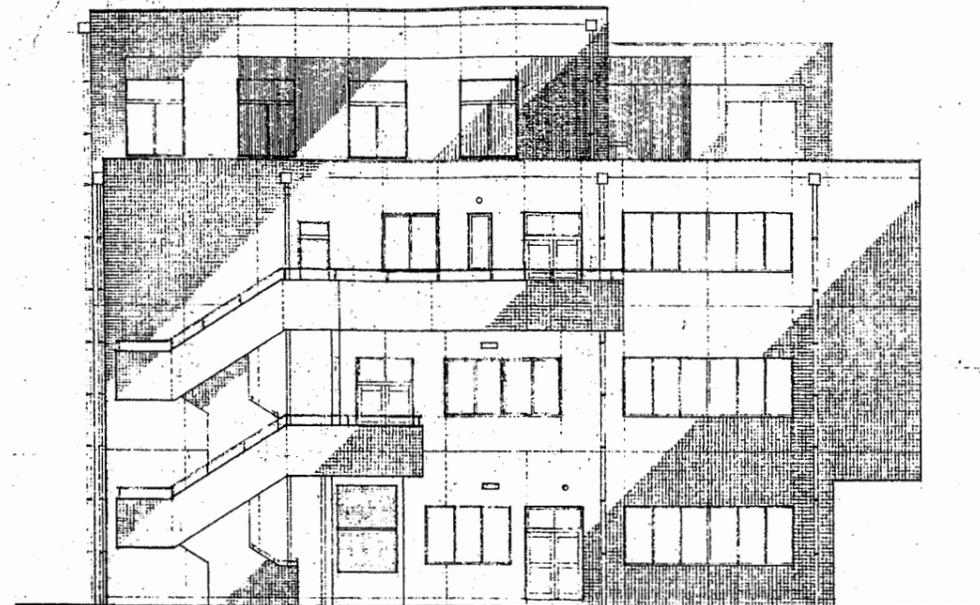

南側立面図 S 1:200

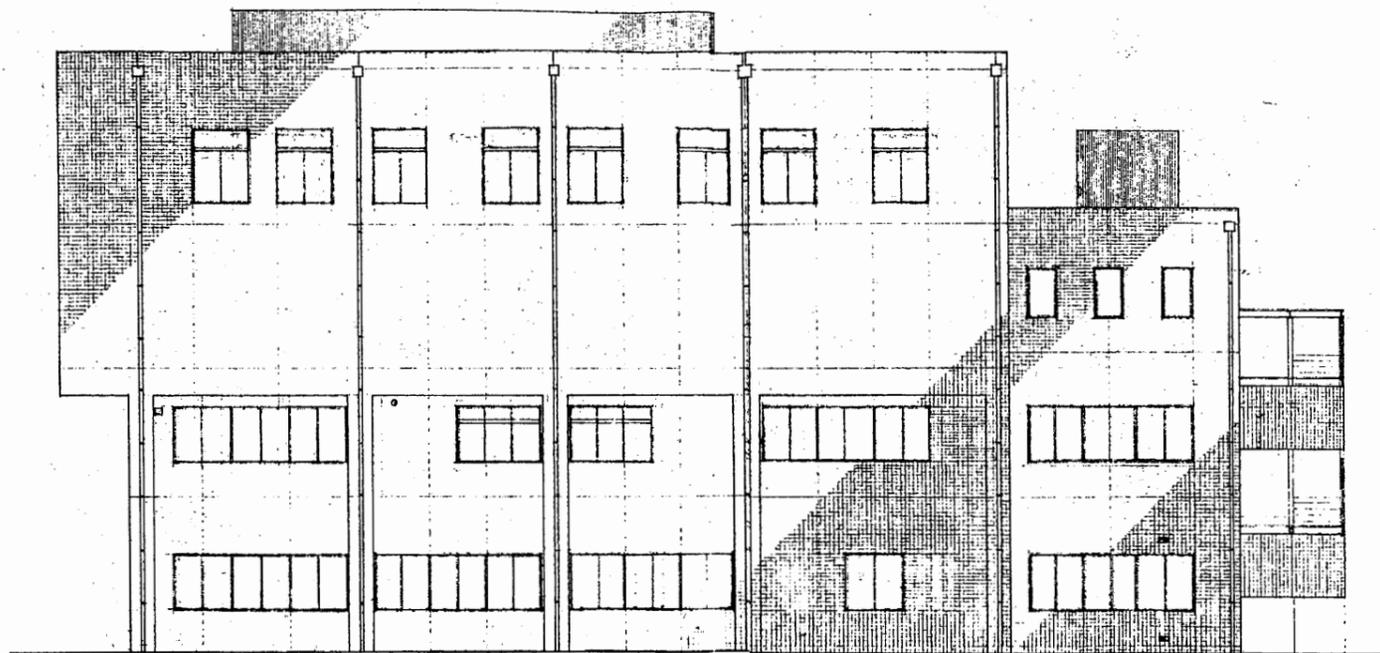



西側立面図 S 1:200

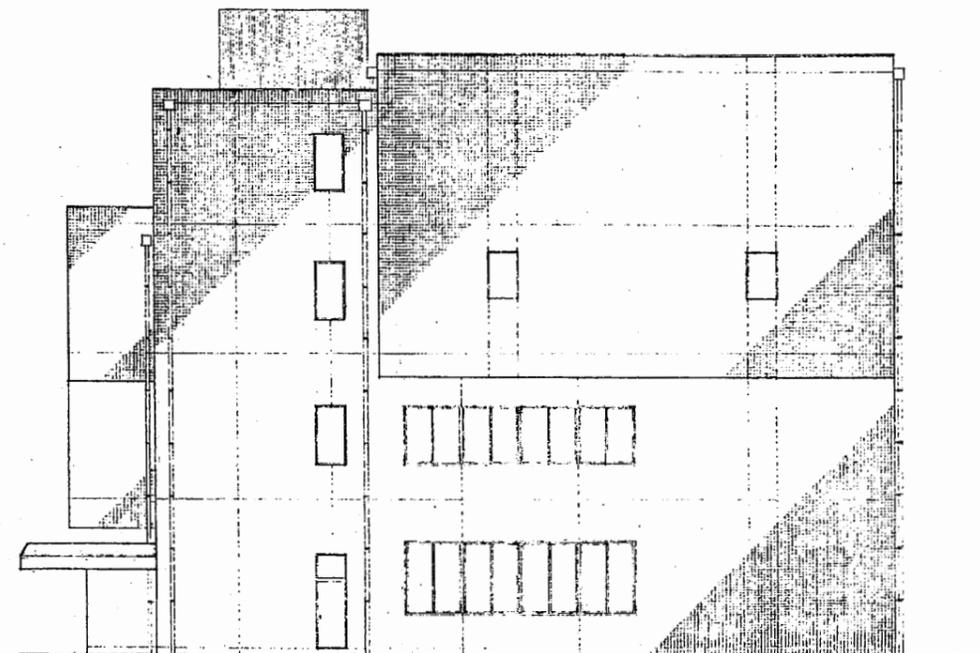

北側立面図 S 1:200


北下浦行政C

工事名	追浜行政センターほか9か所建築基準法第12条定期点検業務委託			設計者資格 氏名	級建築士登録第 号			課長	主査等	担当者	横須賀市 財政部 FM推進課
図面名称	各立面図	図番	縮尺	S 1:200	作図	平成	年	月	日		

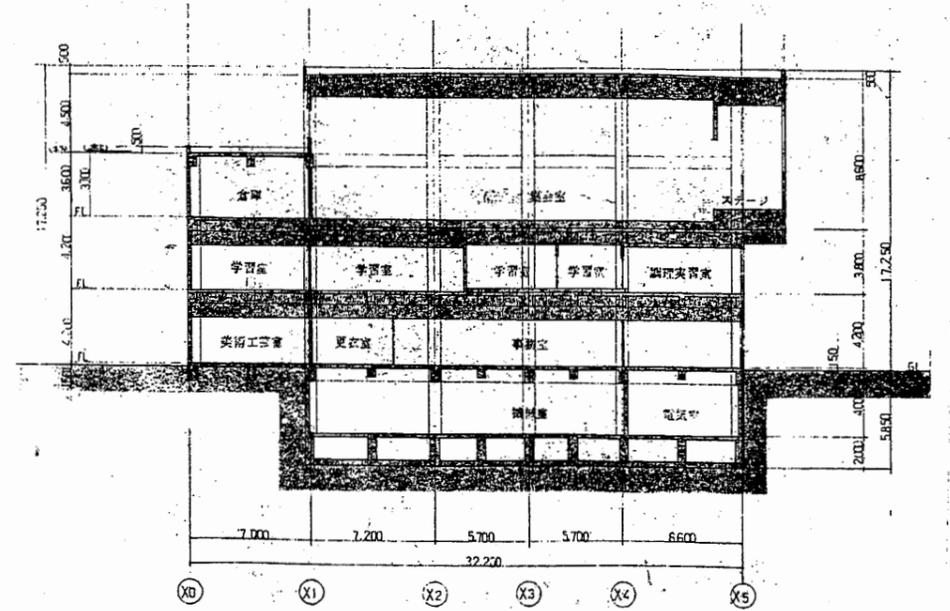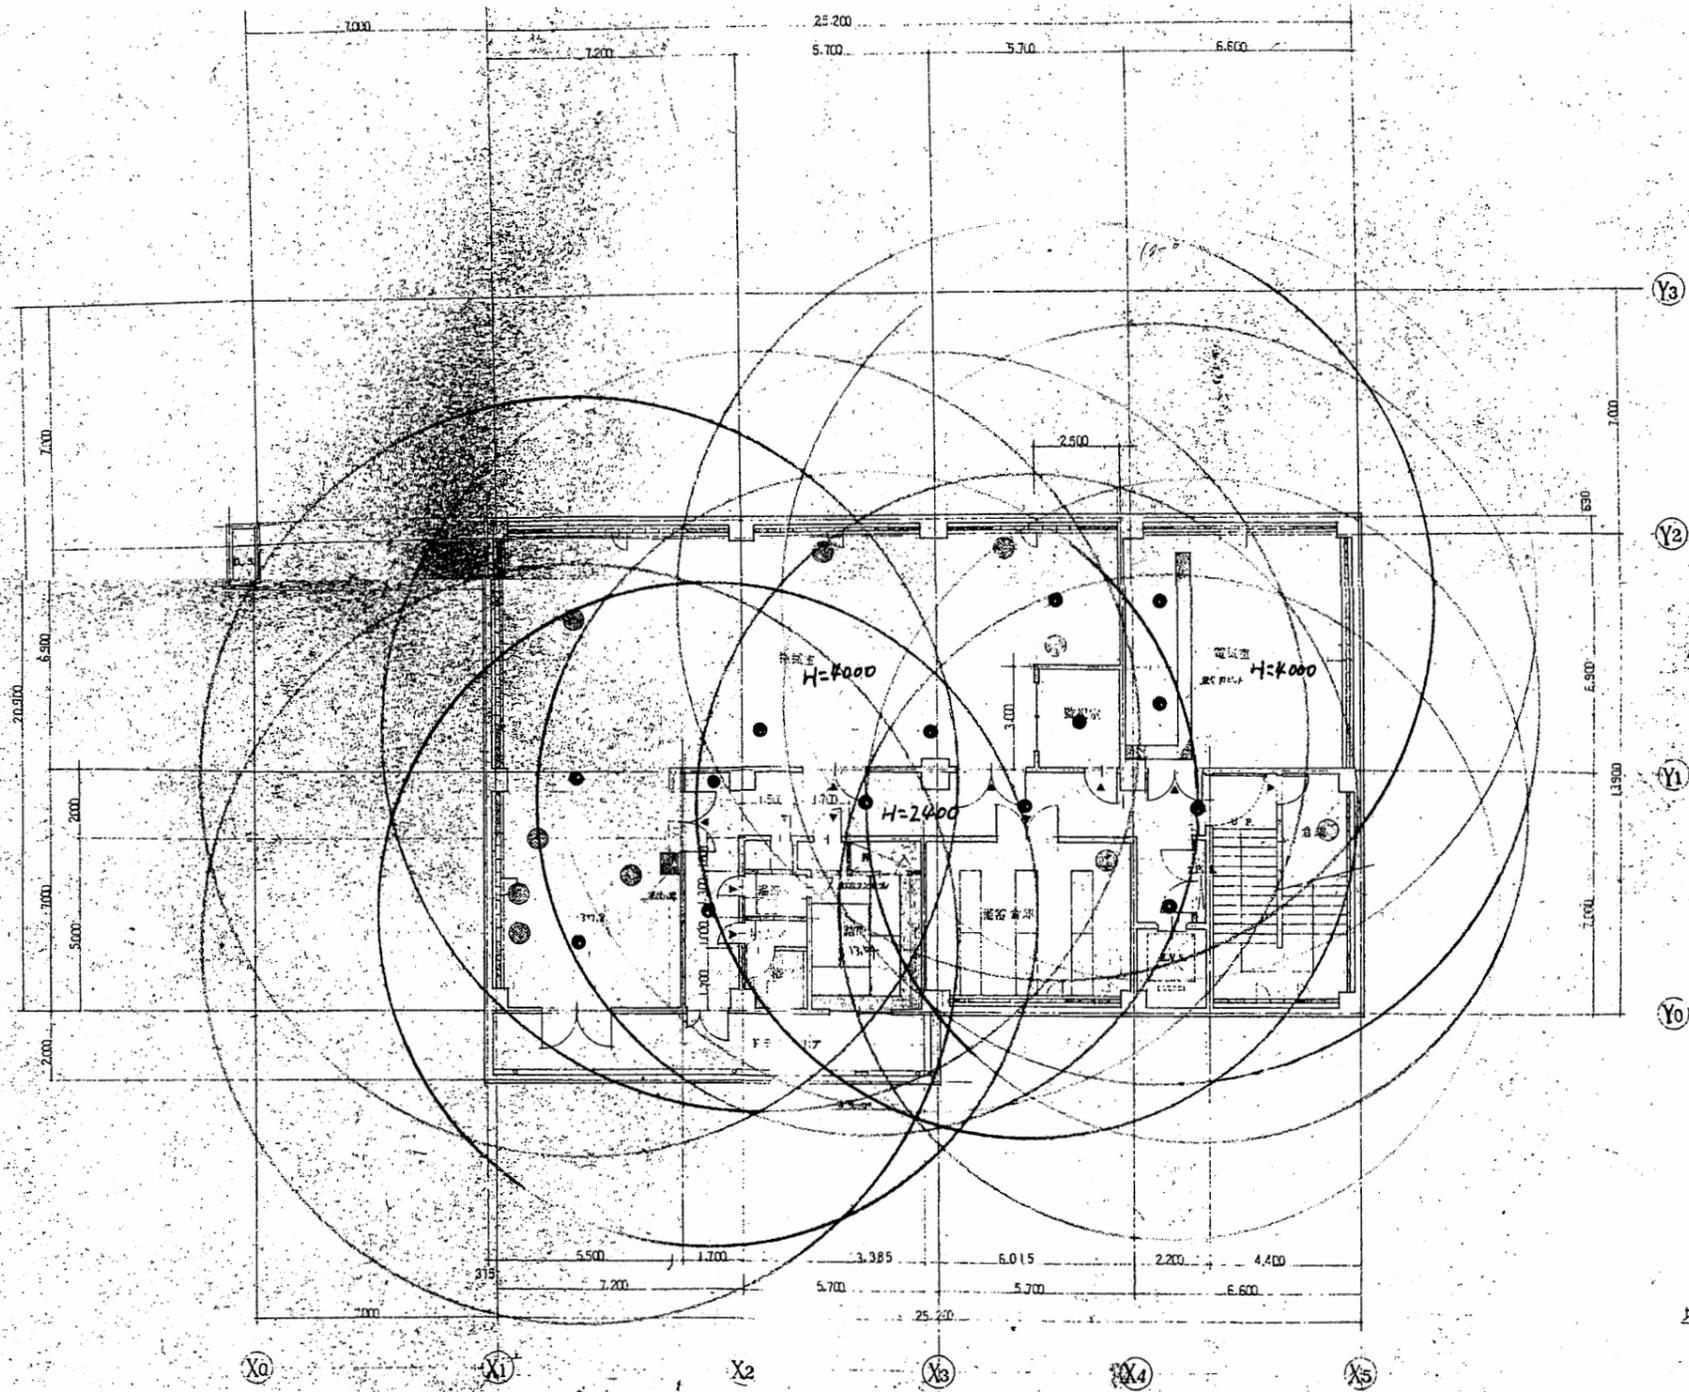


北下浦行政C

工事名	追浜行政センターほか9か所建築基準法第12条定期点検業務委託			設計者資格 氏名	級建築士登録第 号			課長	主査等	担当者	横須賀市 財政部 FM推進課
図面名称	地階非常照明	図番		縮尺	S 1:200, 1:300	作図	平成 年 月 日				

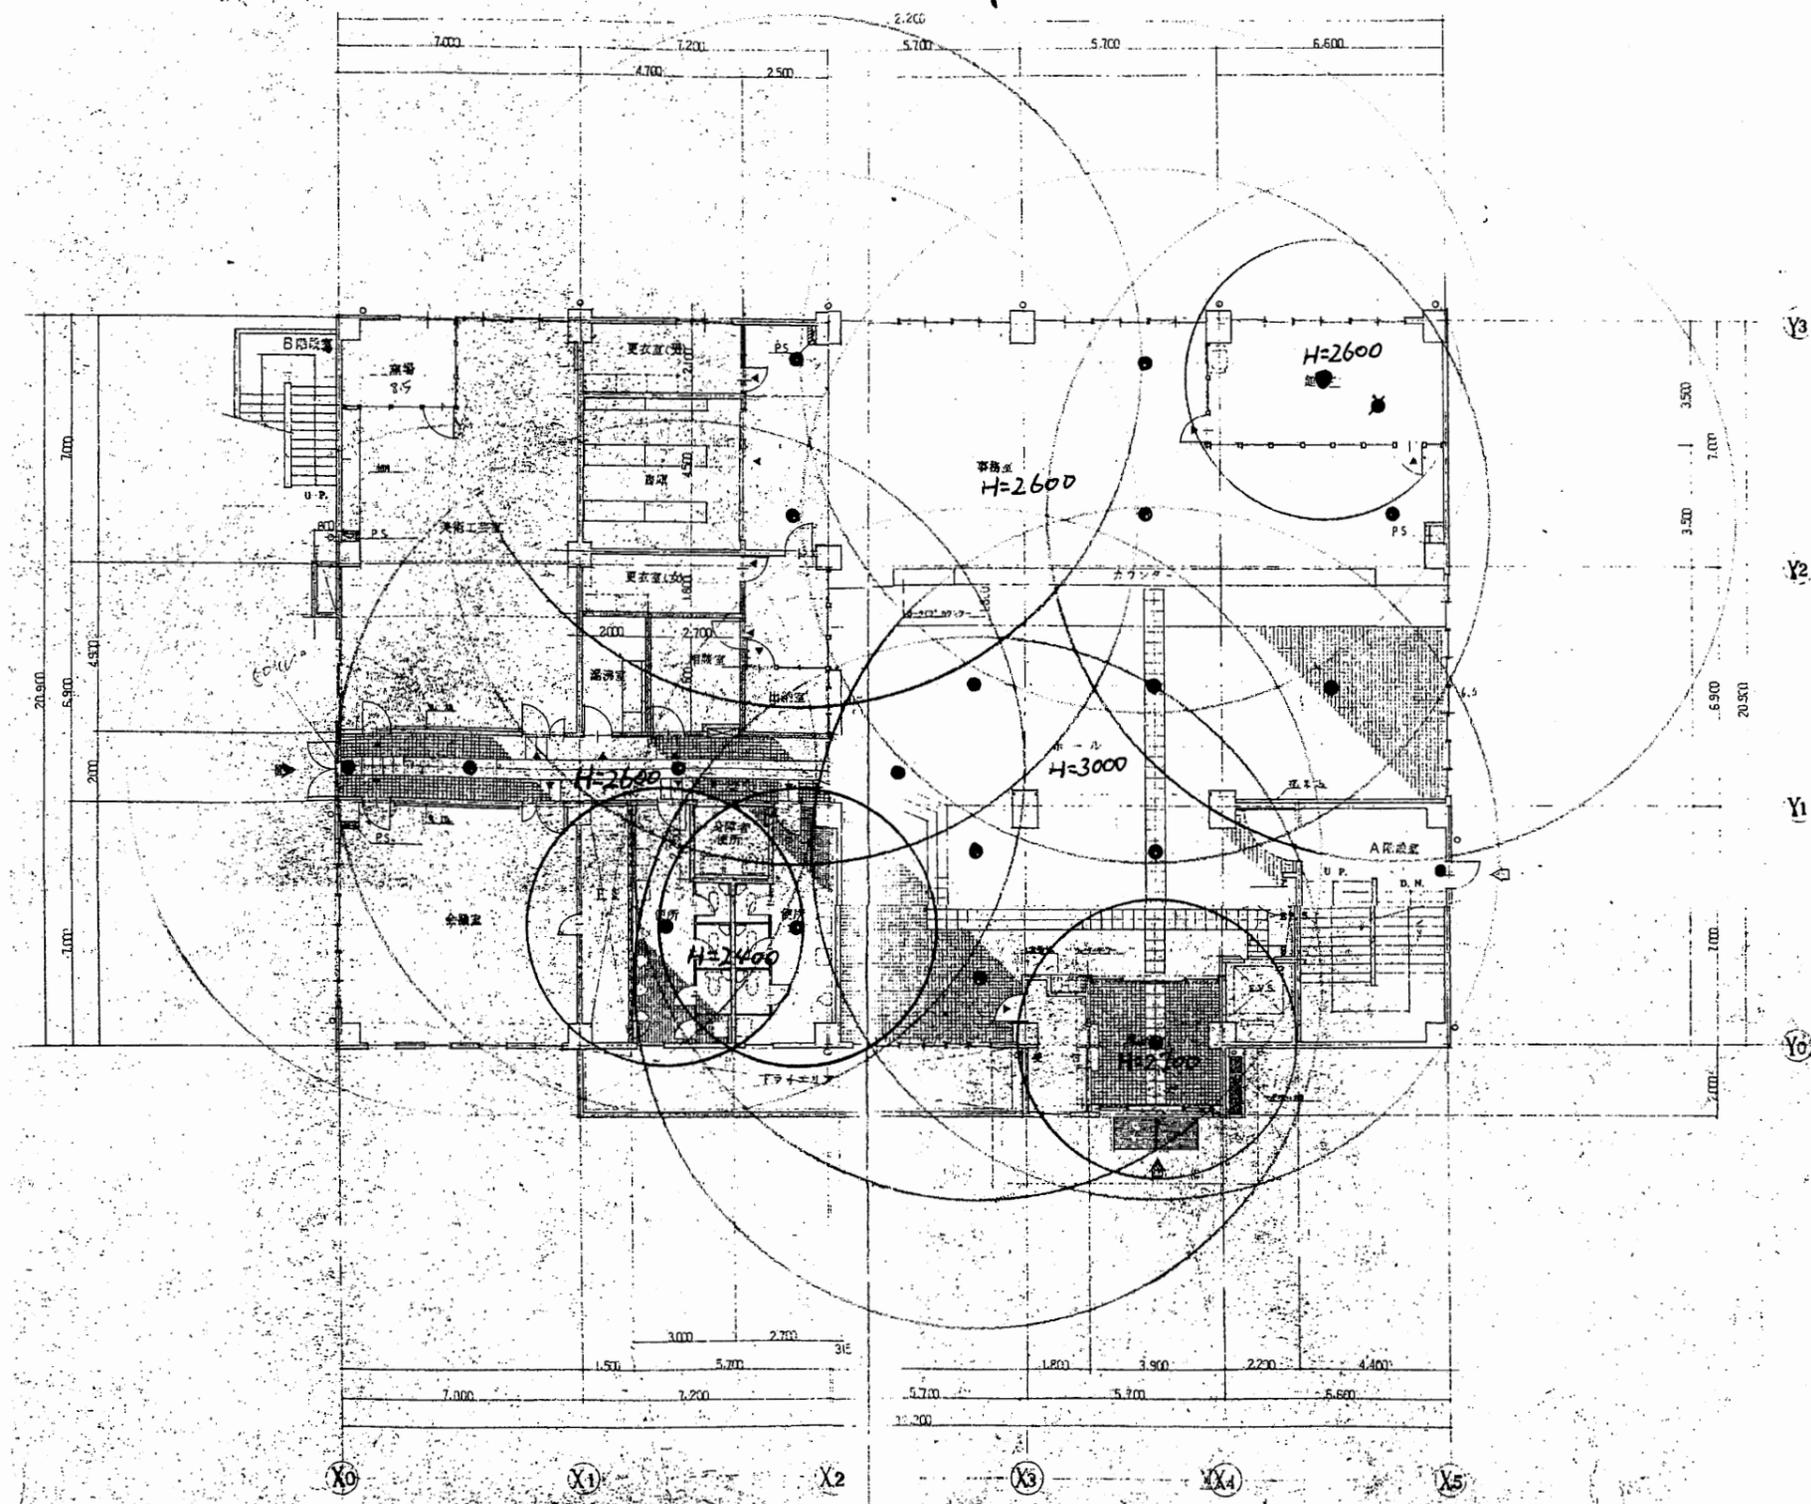


北下浦行政C

工事名	追浜行政センターほか9か所建築基準法第12条定期点検業務委託			設計者資格 氏名	級建築士登録第 号			課長	主査等	担当者	横須賀市 財政部 FM推進課
図面名称	1階非常照明	図番		縮尺	S 1:200	作図	平成 年 月 日				

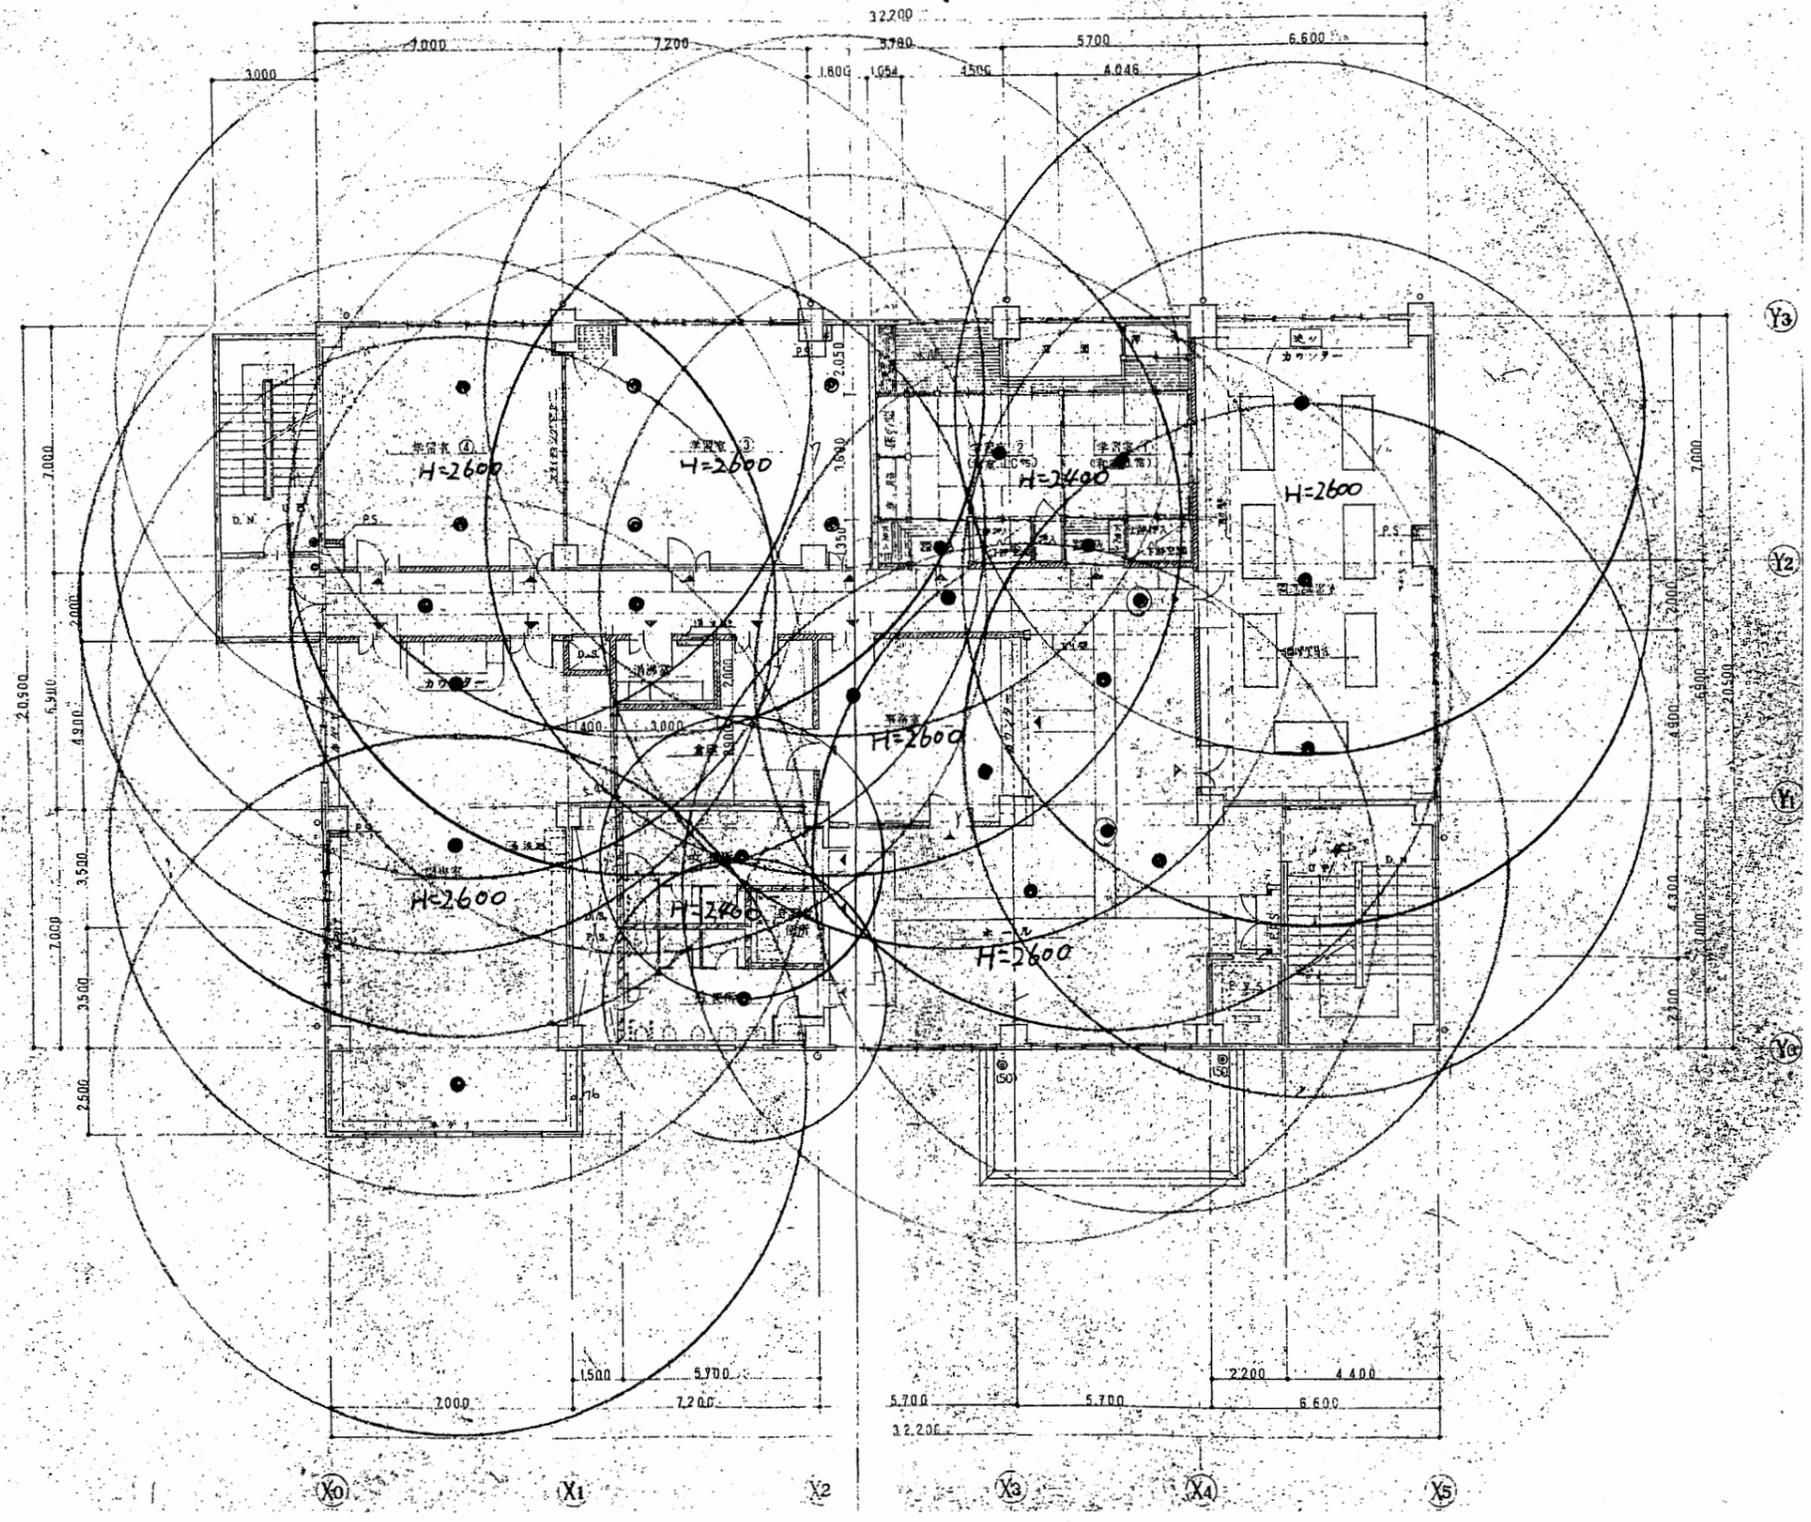


北下浦行政C

工事名	追浜行政センターほか9か所建築基準法第12条定期点検業務委託			設計者資格 氏名	級建築士登録第 号			課長	主査等	担当者	横須賀市 財政部 FM推進課
図面名称	2階非常照明	図番	縮尺	S 1:200	作図	平成	年	月	日		

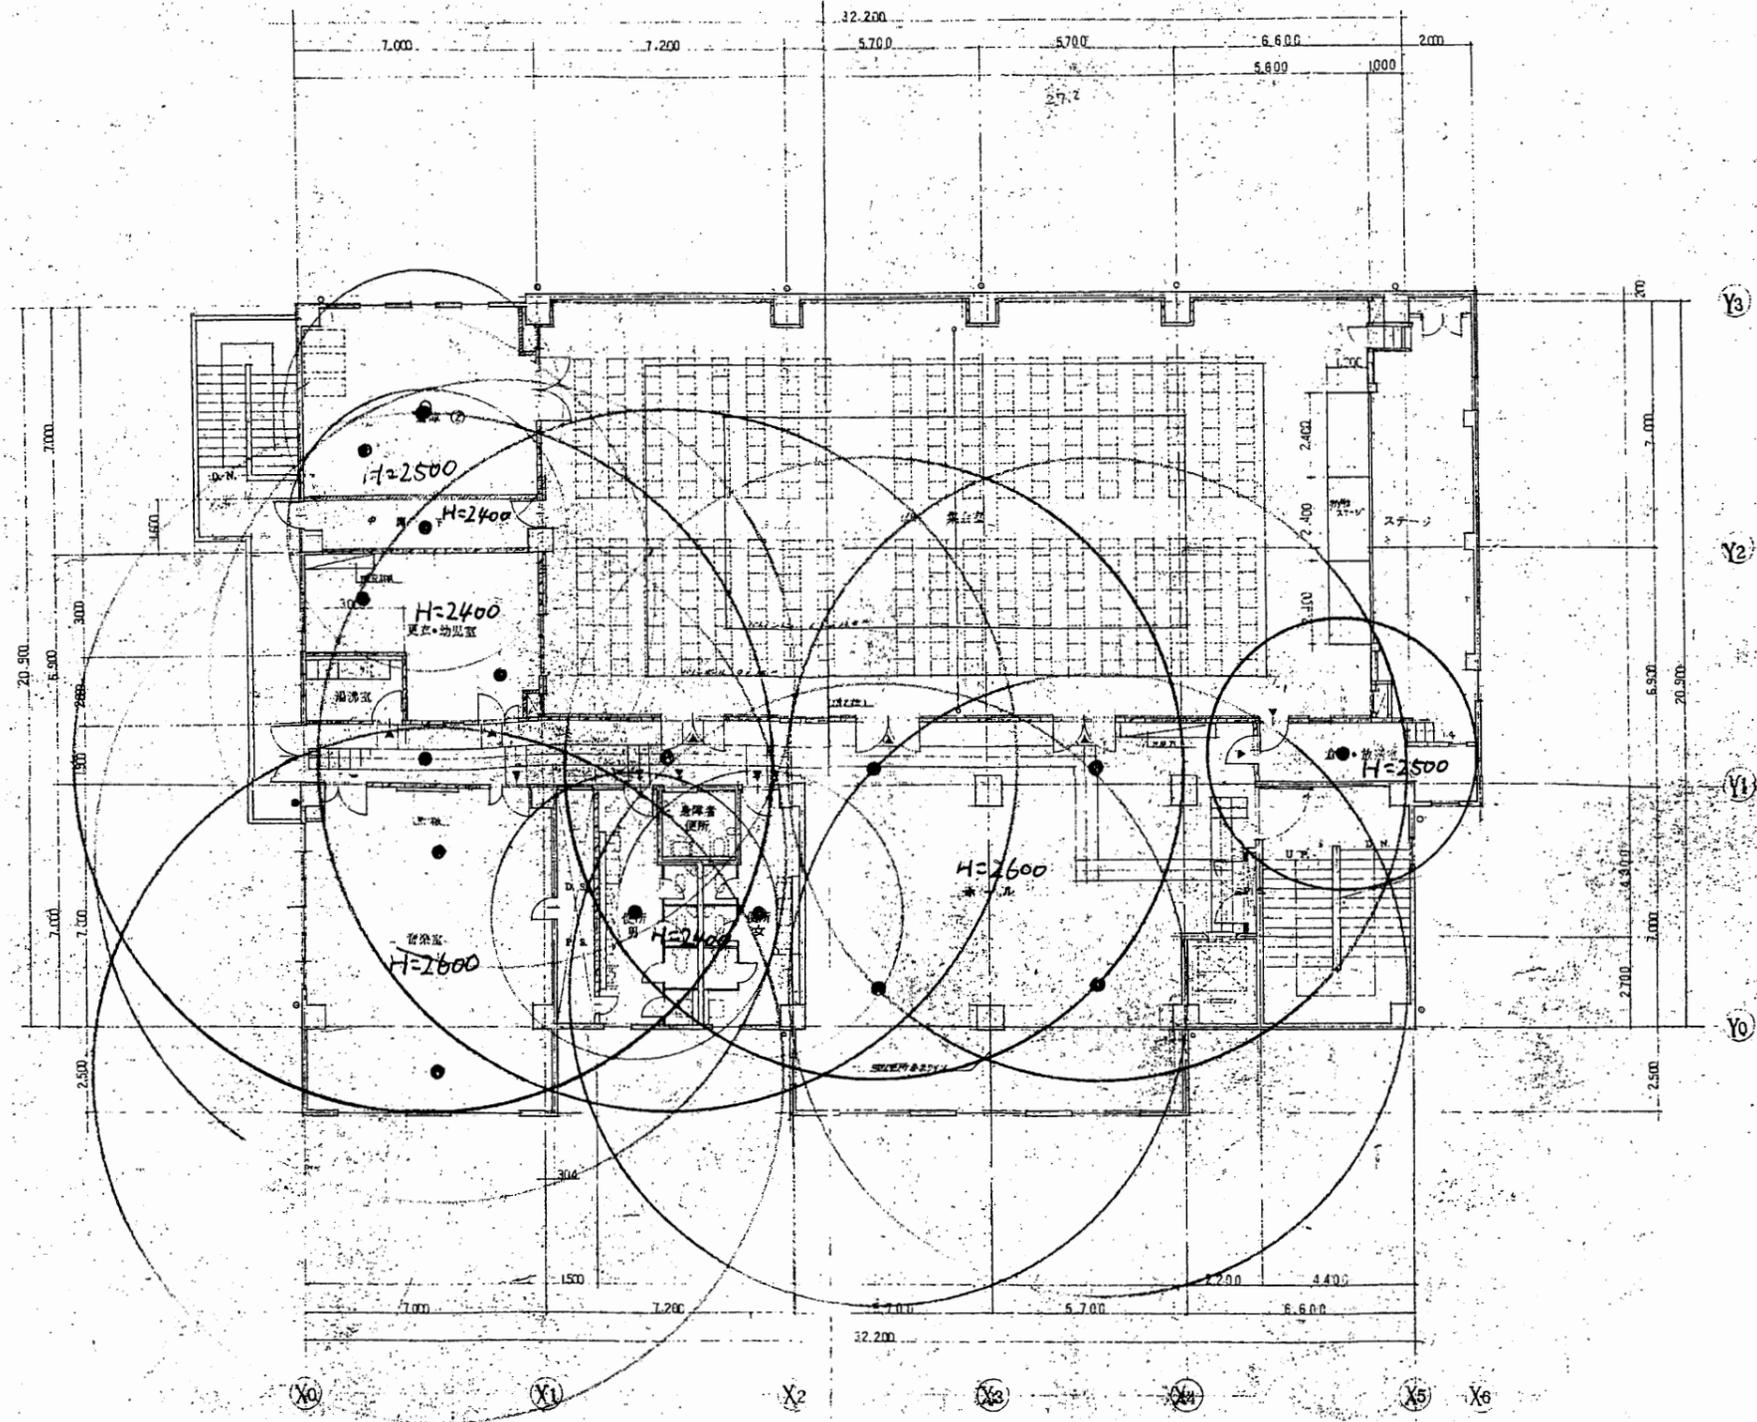


北下浦行政C

工事名	追浜行政センターほか9か所建築基準法第12条定期点検業務委託			設計者資格 氏名	級建築士登録第 号			課長	主査等	担当者	横須賀市 財政部 FM推進課
図面名称	3階非常照明	図番	縮尺	S 1:200	作図	平成	年	月	日		

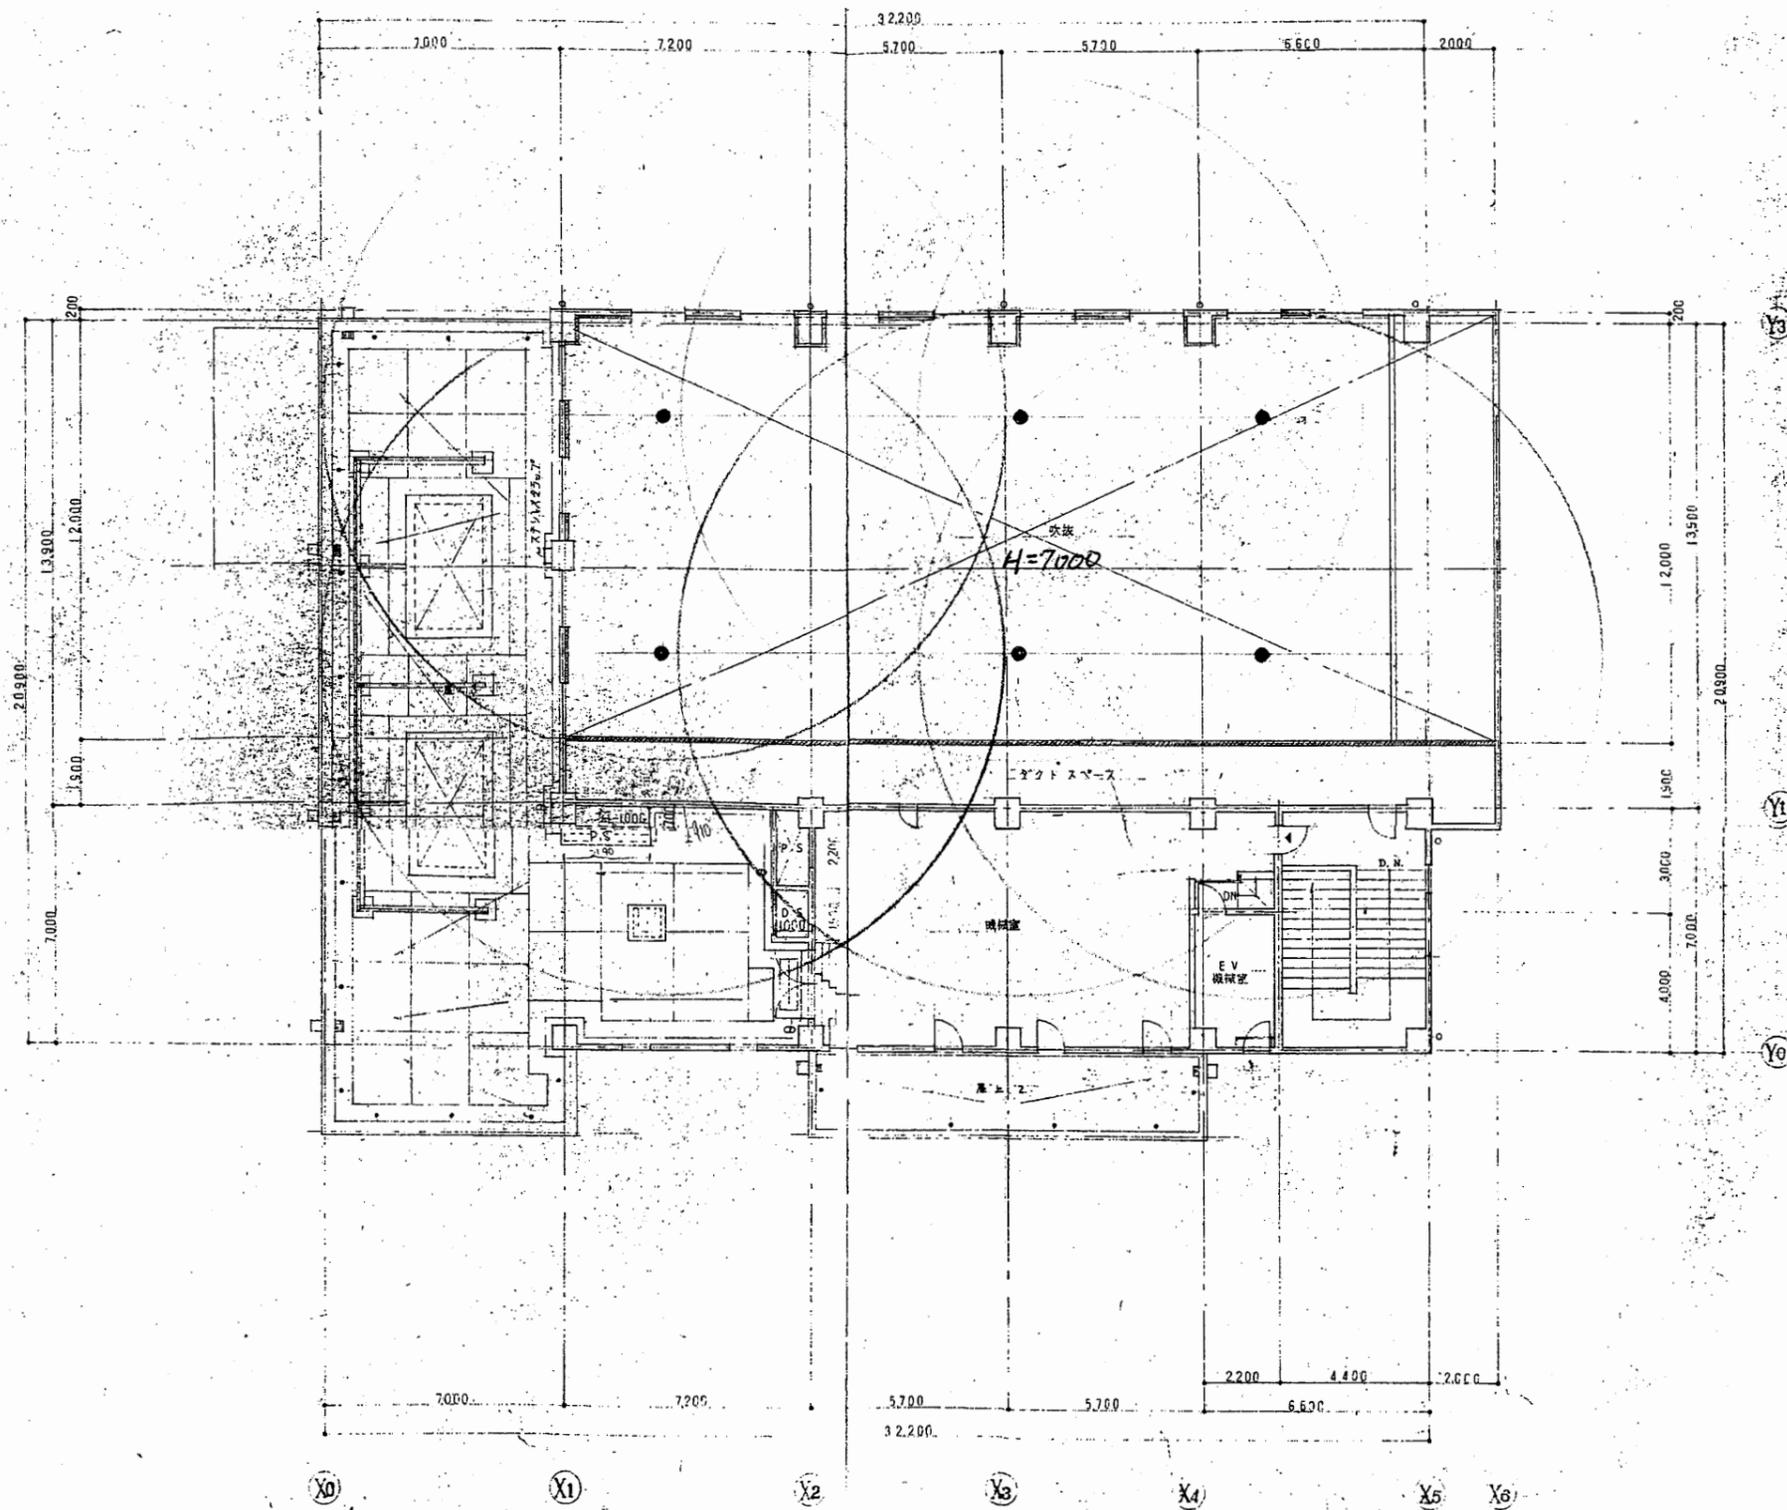

北下浦行政C


工事名	追浜行政センターほか9か所建築基準法第12条定期点検業務委託			設計者資格 氏名	級建築士登録第 号			課長	主査等	担当者	横須賀市 財政部 FM推進課
図面名称	4階非常照明	図番	縮尺	S 1:200	作図	平成	年	月	日		

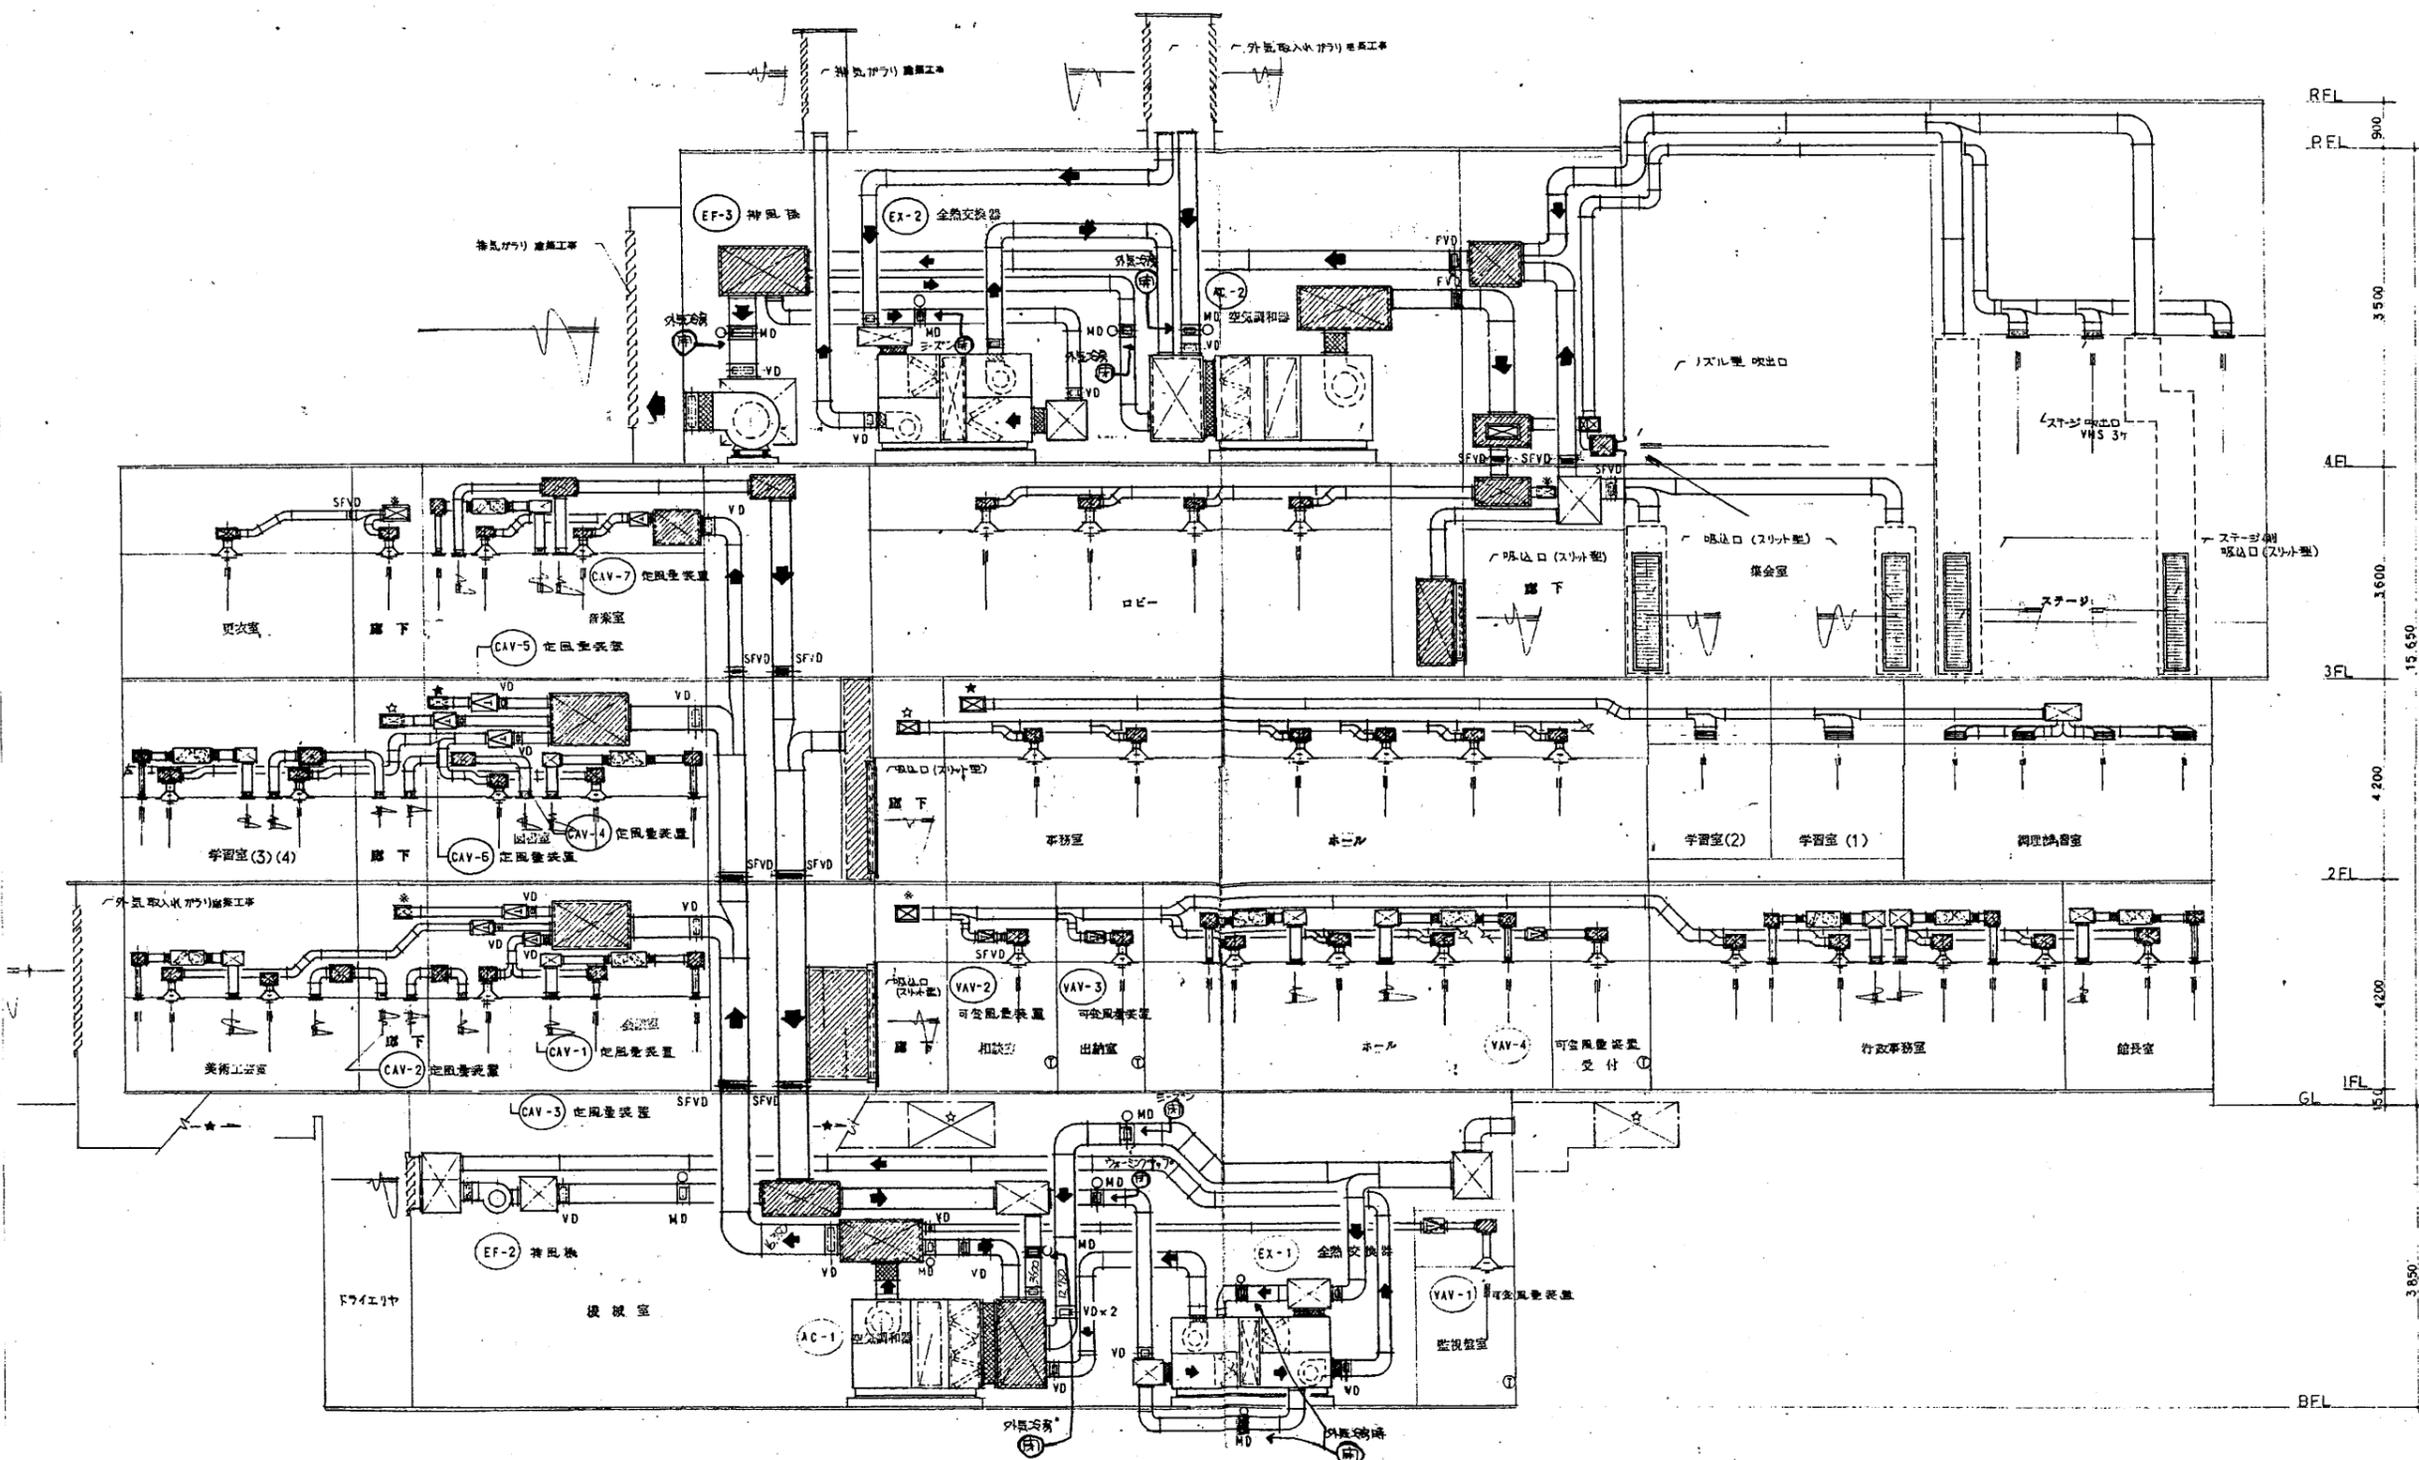

空調ダクト系統図

北下浦行政C


工事名	追浜行政センターほか9か所建築基準法第12条定期点検業務委託			設計者資格 氏名	級建築士登録第 号			課長	主査等	担当者	横須賀市 財政部 FM推進課
図面名称	給排水・ダクト設備図	図番		縮尺	作図	平成 年 月 日					

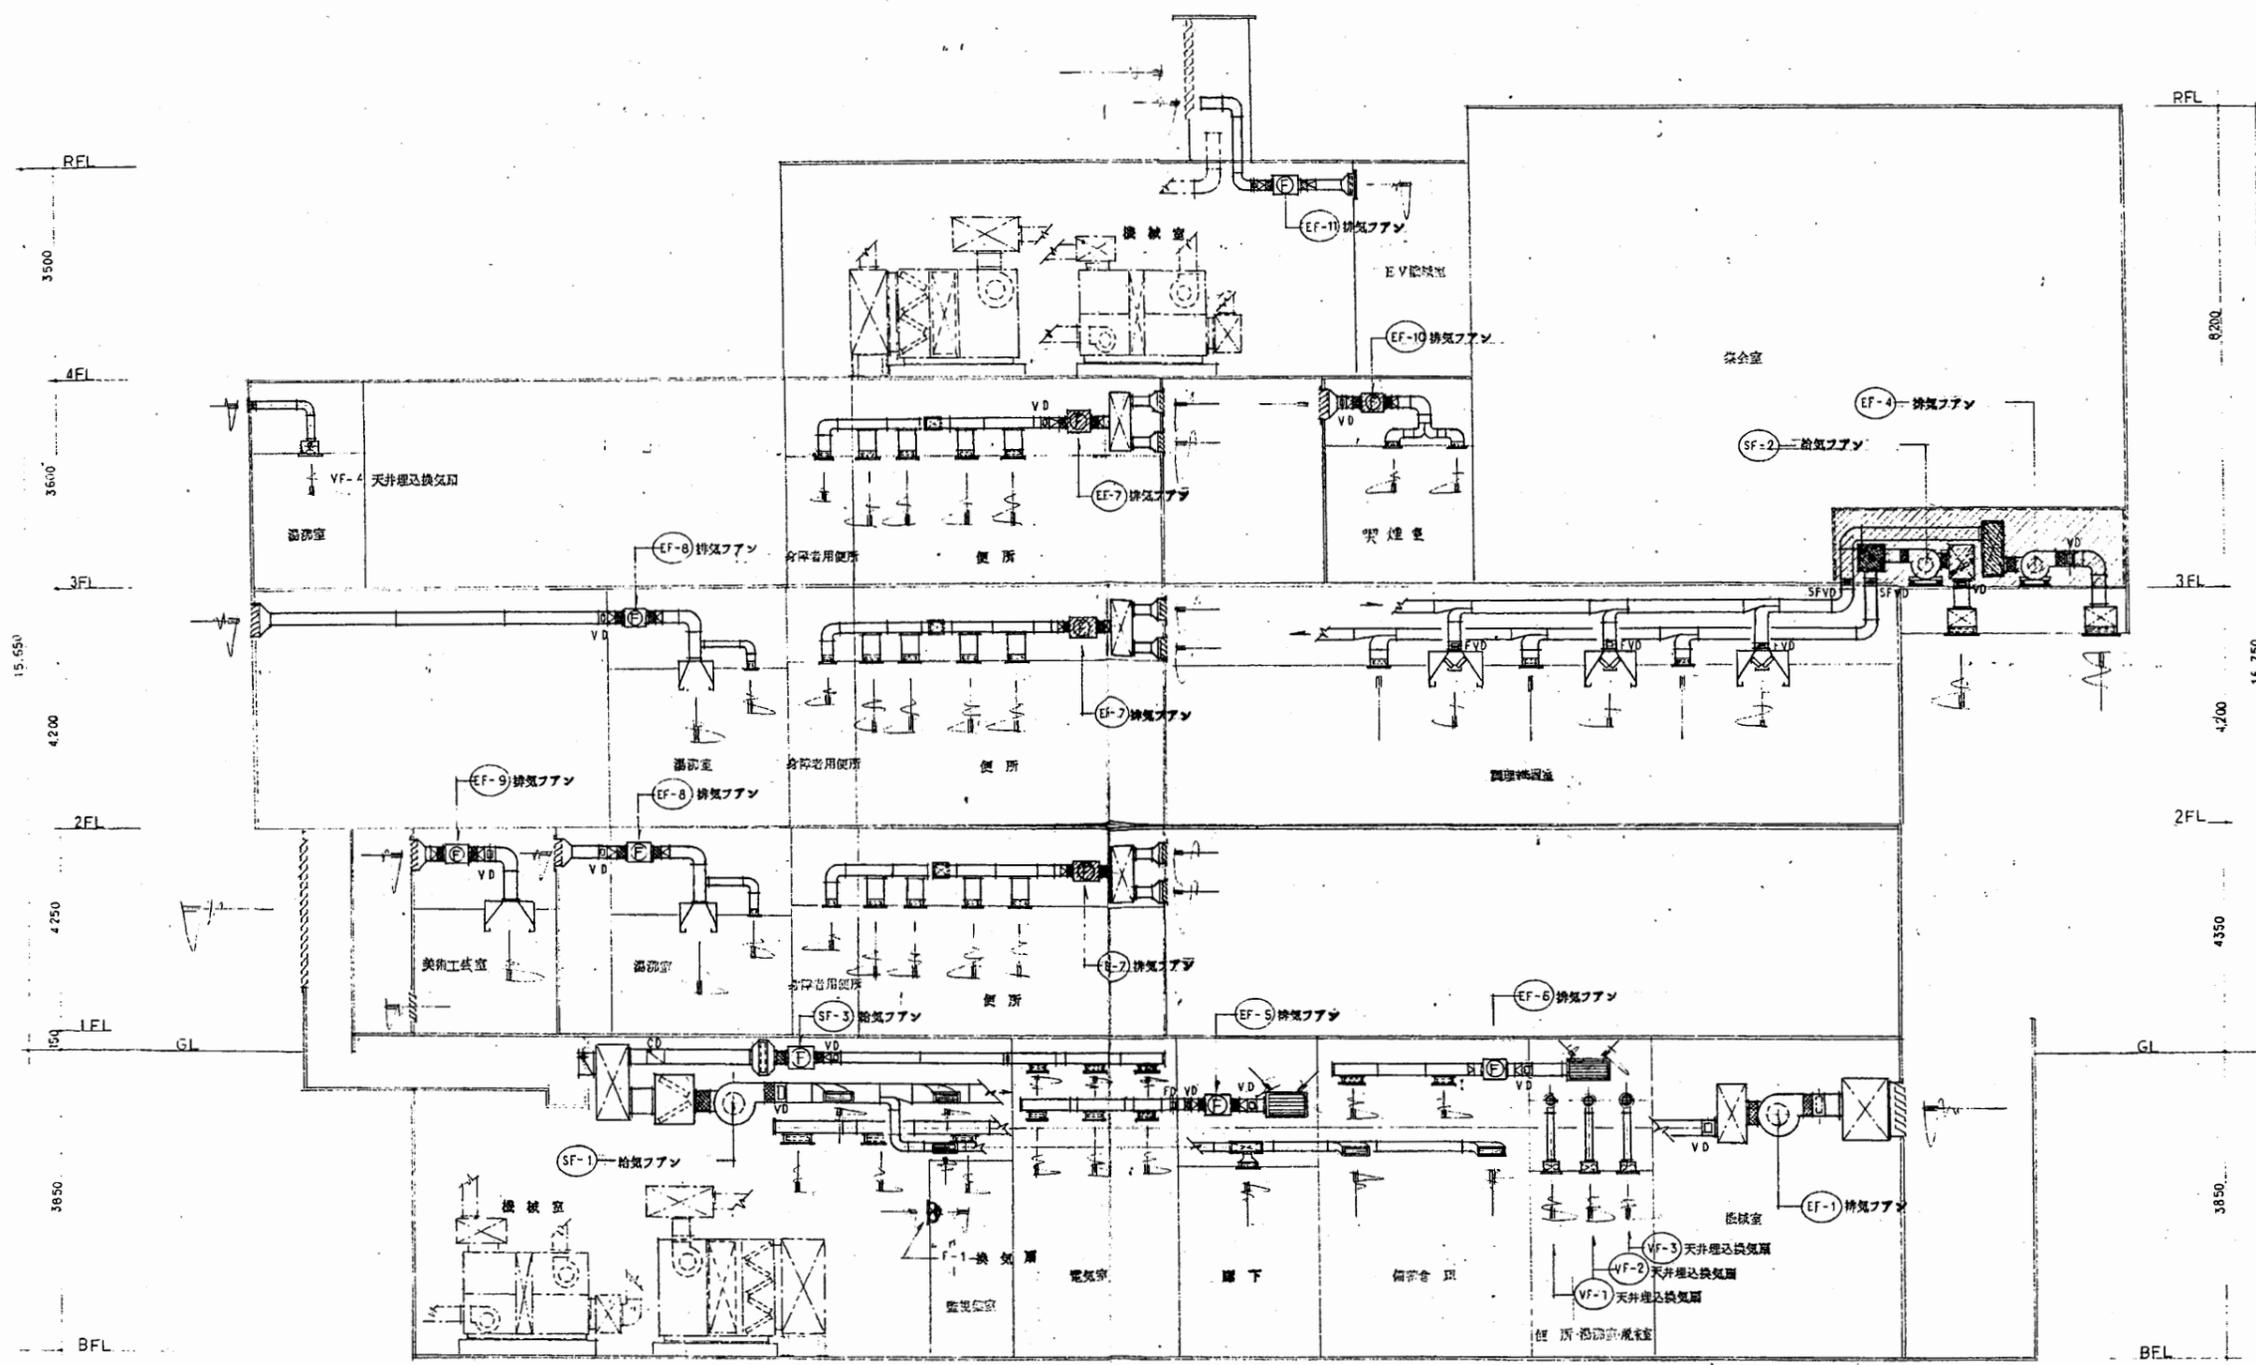

換気ダクト系統図

北下浦行政C


工事名	追浜行政センターほか9か所建築基準法第12条定期点検業務委託			設計者資格 氏名	級建築士登録第 号		課長	主査等	担当者	横須賀市 財政部 FM推進課
図面名称	給排水・ダクト設備図	図番	縮尺	S 1:200	作図	平成 年 月 日				

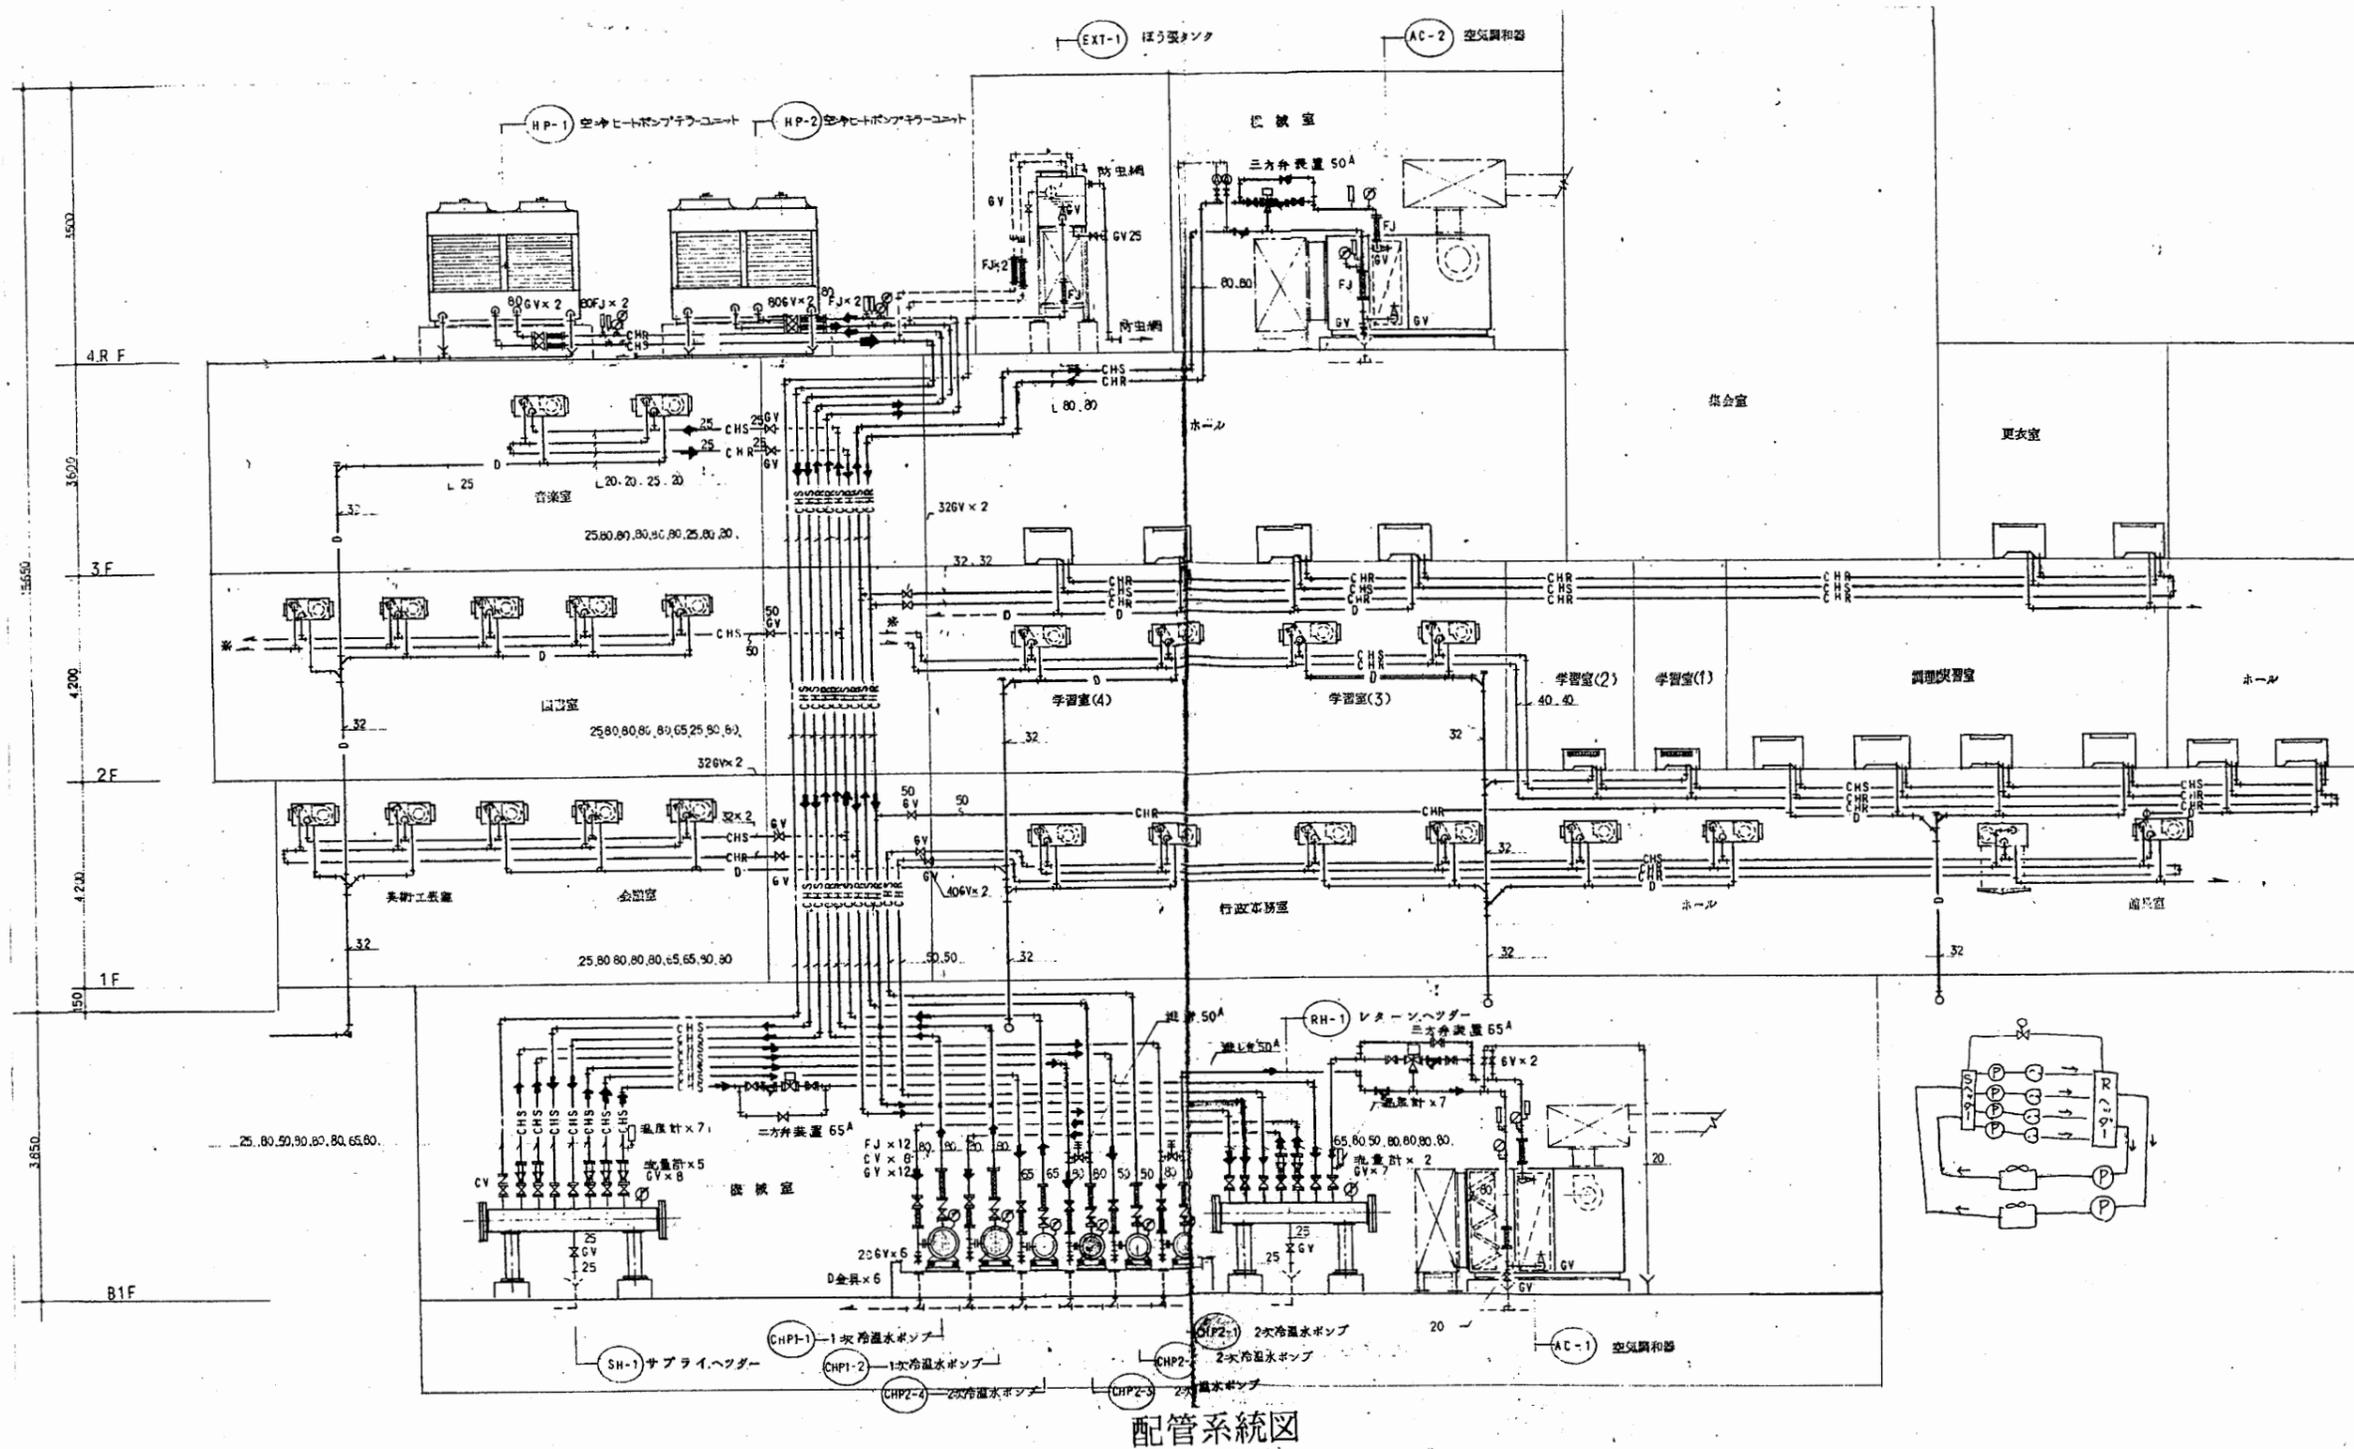

配管系統図


北下浦行政C

工事名	追浜行政センターほか9か所建築基準法第12条定期点検業務委託		設計者資格 氏名	級建築士登録第 号		課長	主査等	担当者	横須賀市 財政部 FM推進課
図面名称	給排水・ダクト設備図	図番	縮尺	作図	平成 年 月 日				

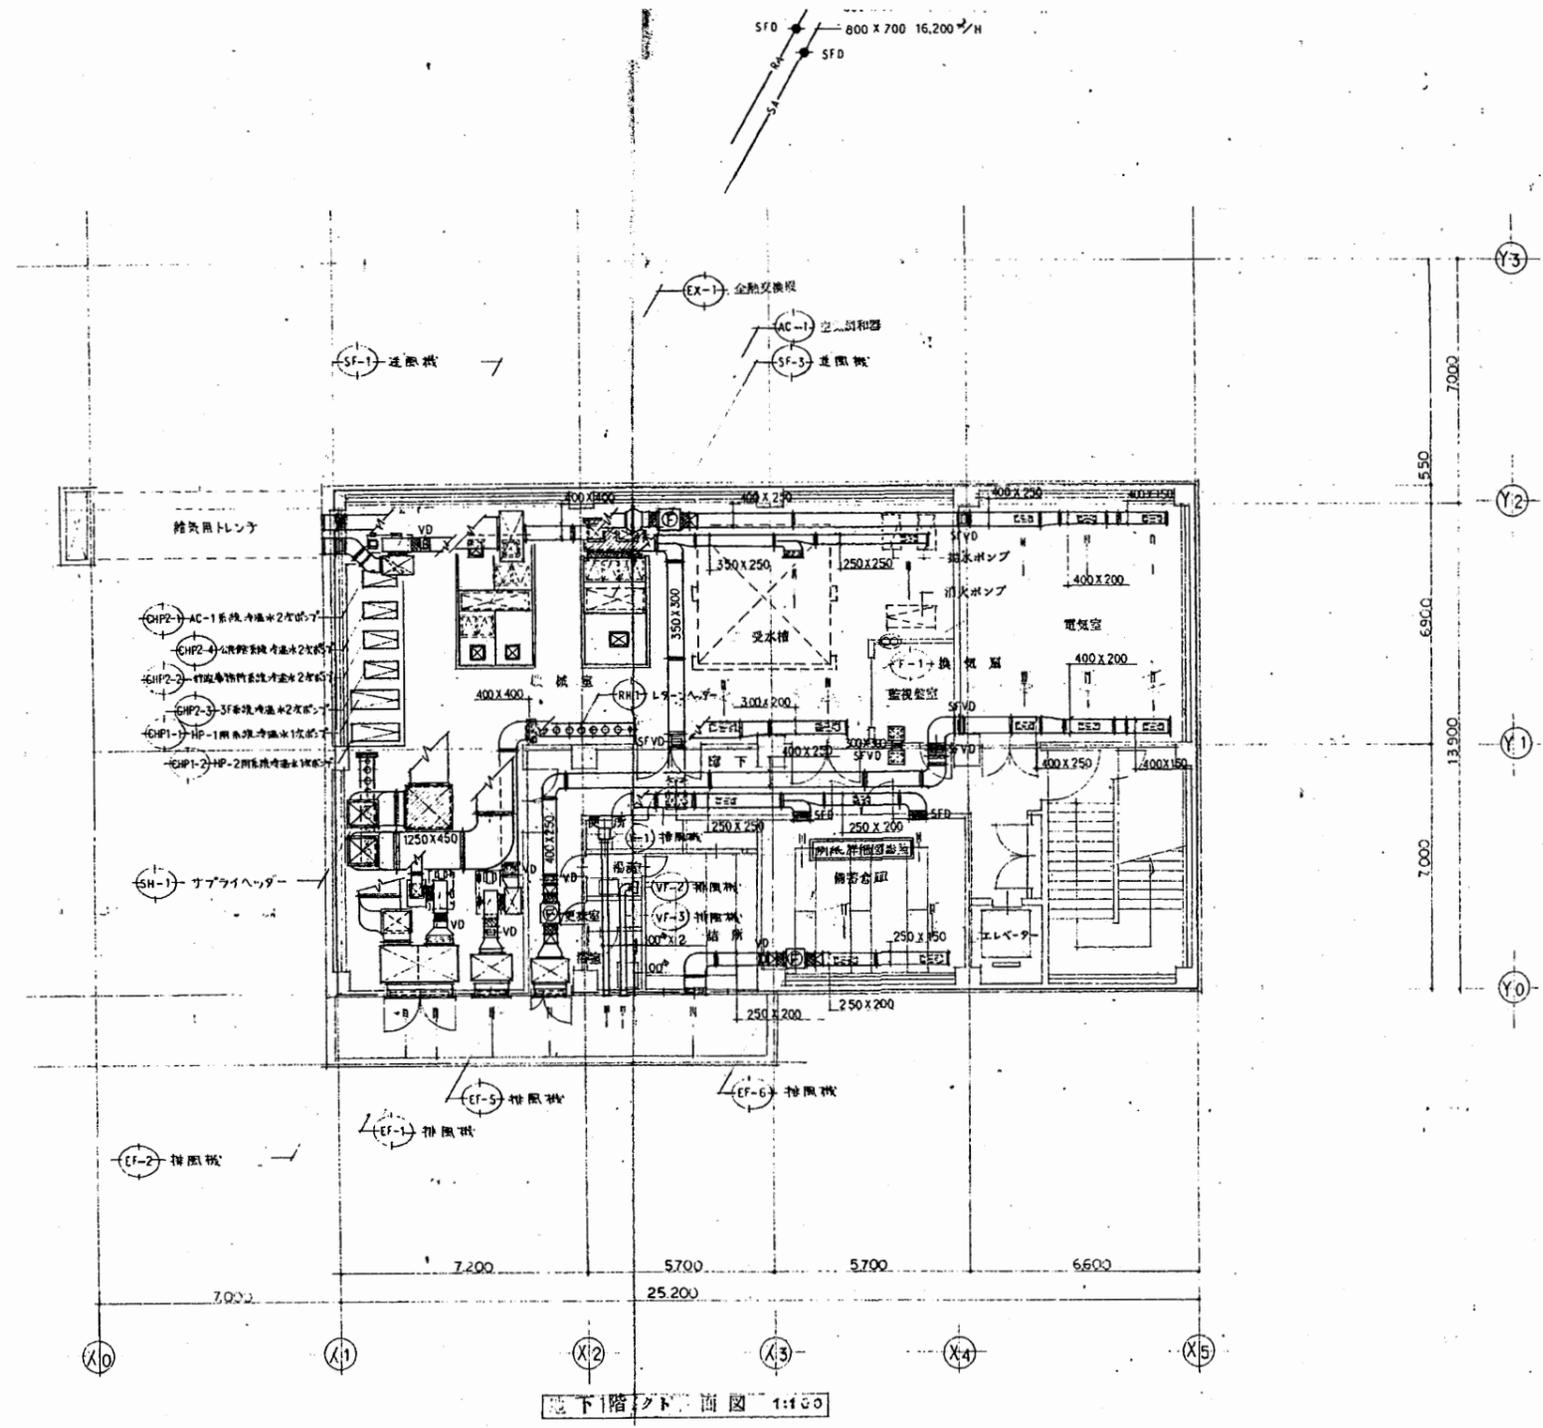

北下浦行政C

工事名	追浜行政センターほか9か所建築基準法第12条定期点検業務委託			設計者資格 氏名	級建築士登録第 号		課長	主査等	担当者	横須賀市 財政部 FM推進課
図面名称	給排水・ダクト設備図	図番		縮尺	S 1:200	作図	平成 年 月 日			

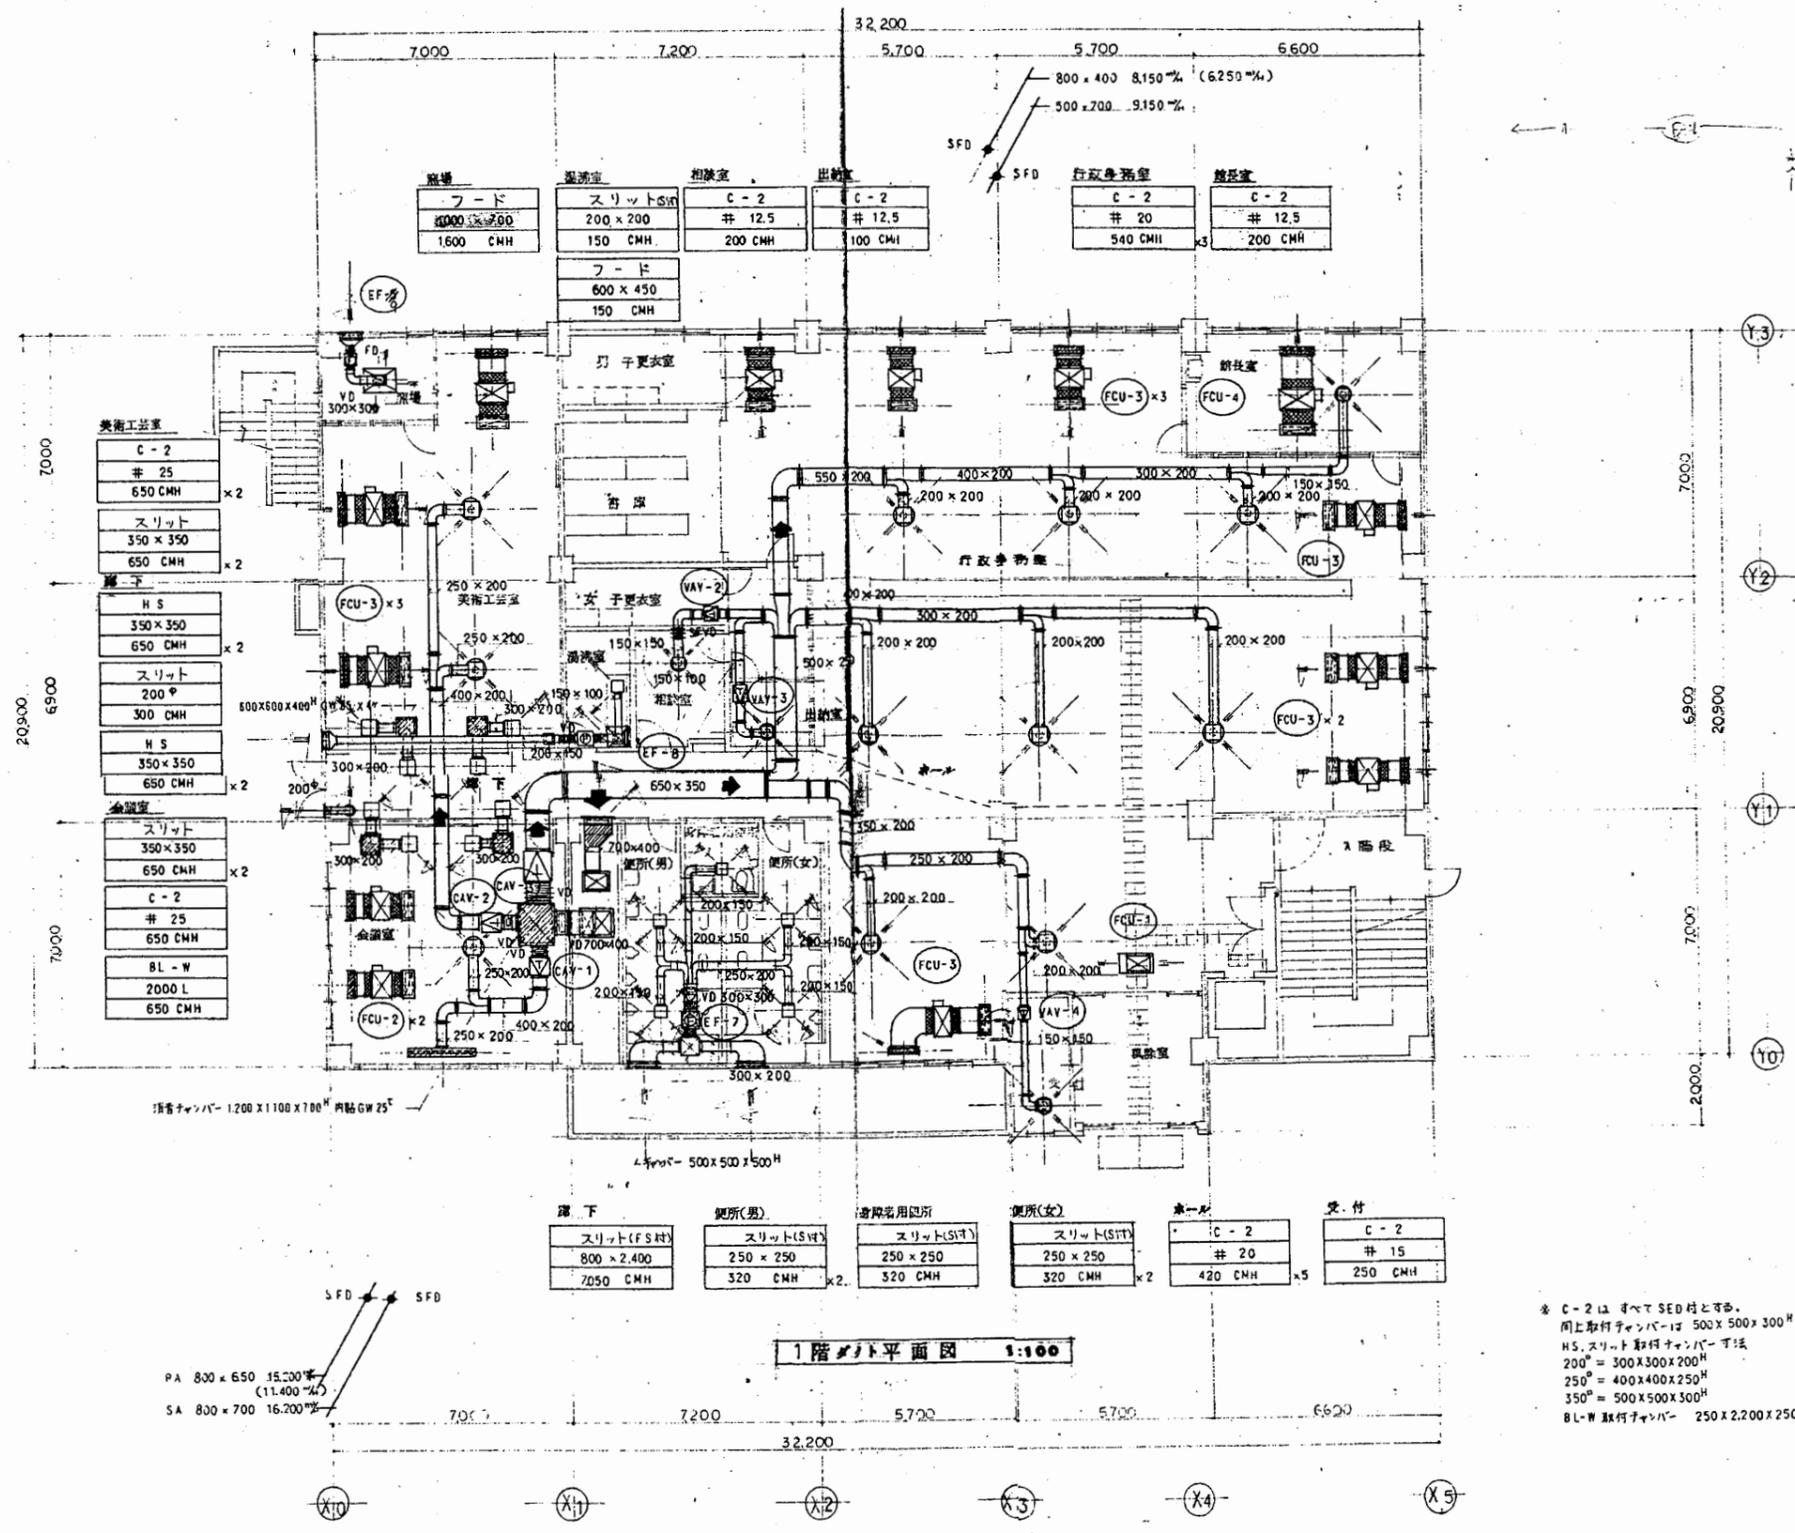


廊下	便所(男)	倉庫	便所(女)	車庫	受付
スリット(FS付)	スリット(SV付)	スリット(SV付)	スリット(SV付)	C-2	C-2
800 x 2,400	250 x 250	250 x 250	250 x 250	# 20	# 15
7050 CMH	320 CMH x 2	320 CMH	320 CMH x 2	420 CMH x 5	250 CMH

1階ダクト平面図 1:100

* C-2はすべてSED付とする。
 同上取付チャンバーは 500 x 500 x 300^H 消音内貼²⁵
 H.S.スリット取付チャンバー寸法
 200^H = 300 x 300 x 200^H
 250^H = 400 x 400 x 250^H
 350^H = 500 x 500 x 300^H
 BL-W取付チャンバー 250 x 2,200 x 250^H

北下浦行政C


工事名	追浜行政センターほか9か所建築基準法第12条定期点検業務委託			設計者資格 氏名	級建築士登録第 号		課長	主査等	担当者	横須賀市 財政部 FM推進課
図面名称	給排水・ダクト設備図	図番		縮尺	S 1:200	作図	平成	年	月	

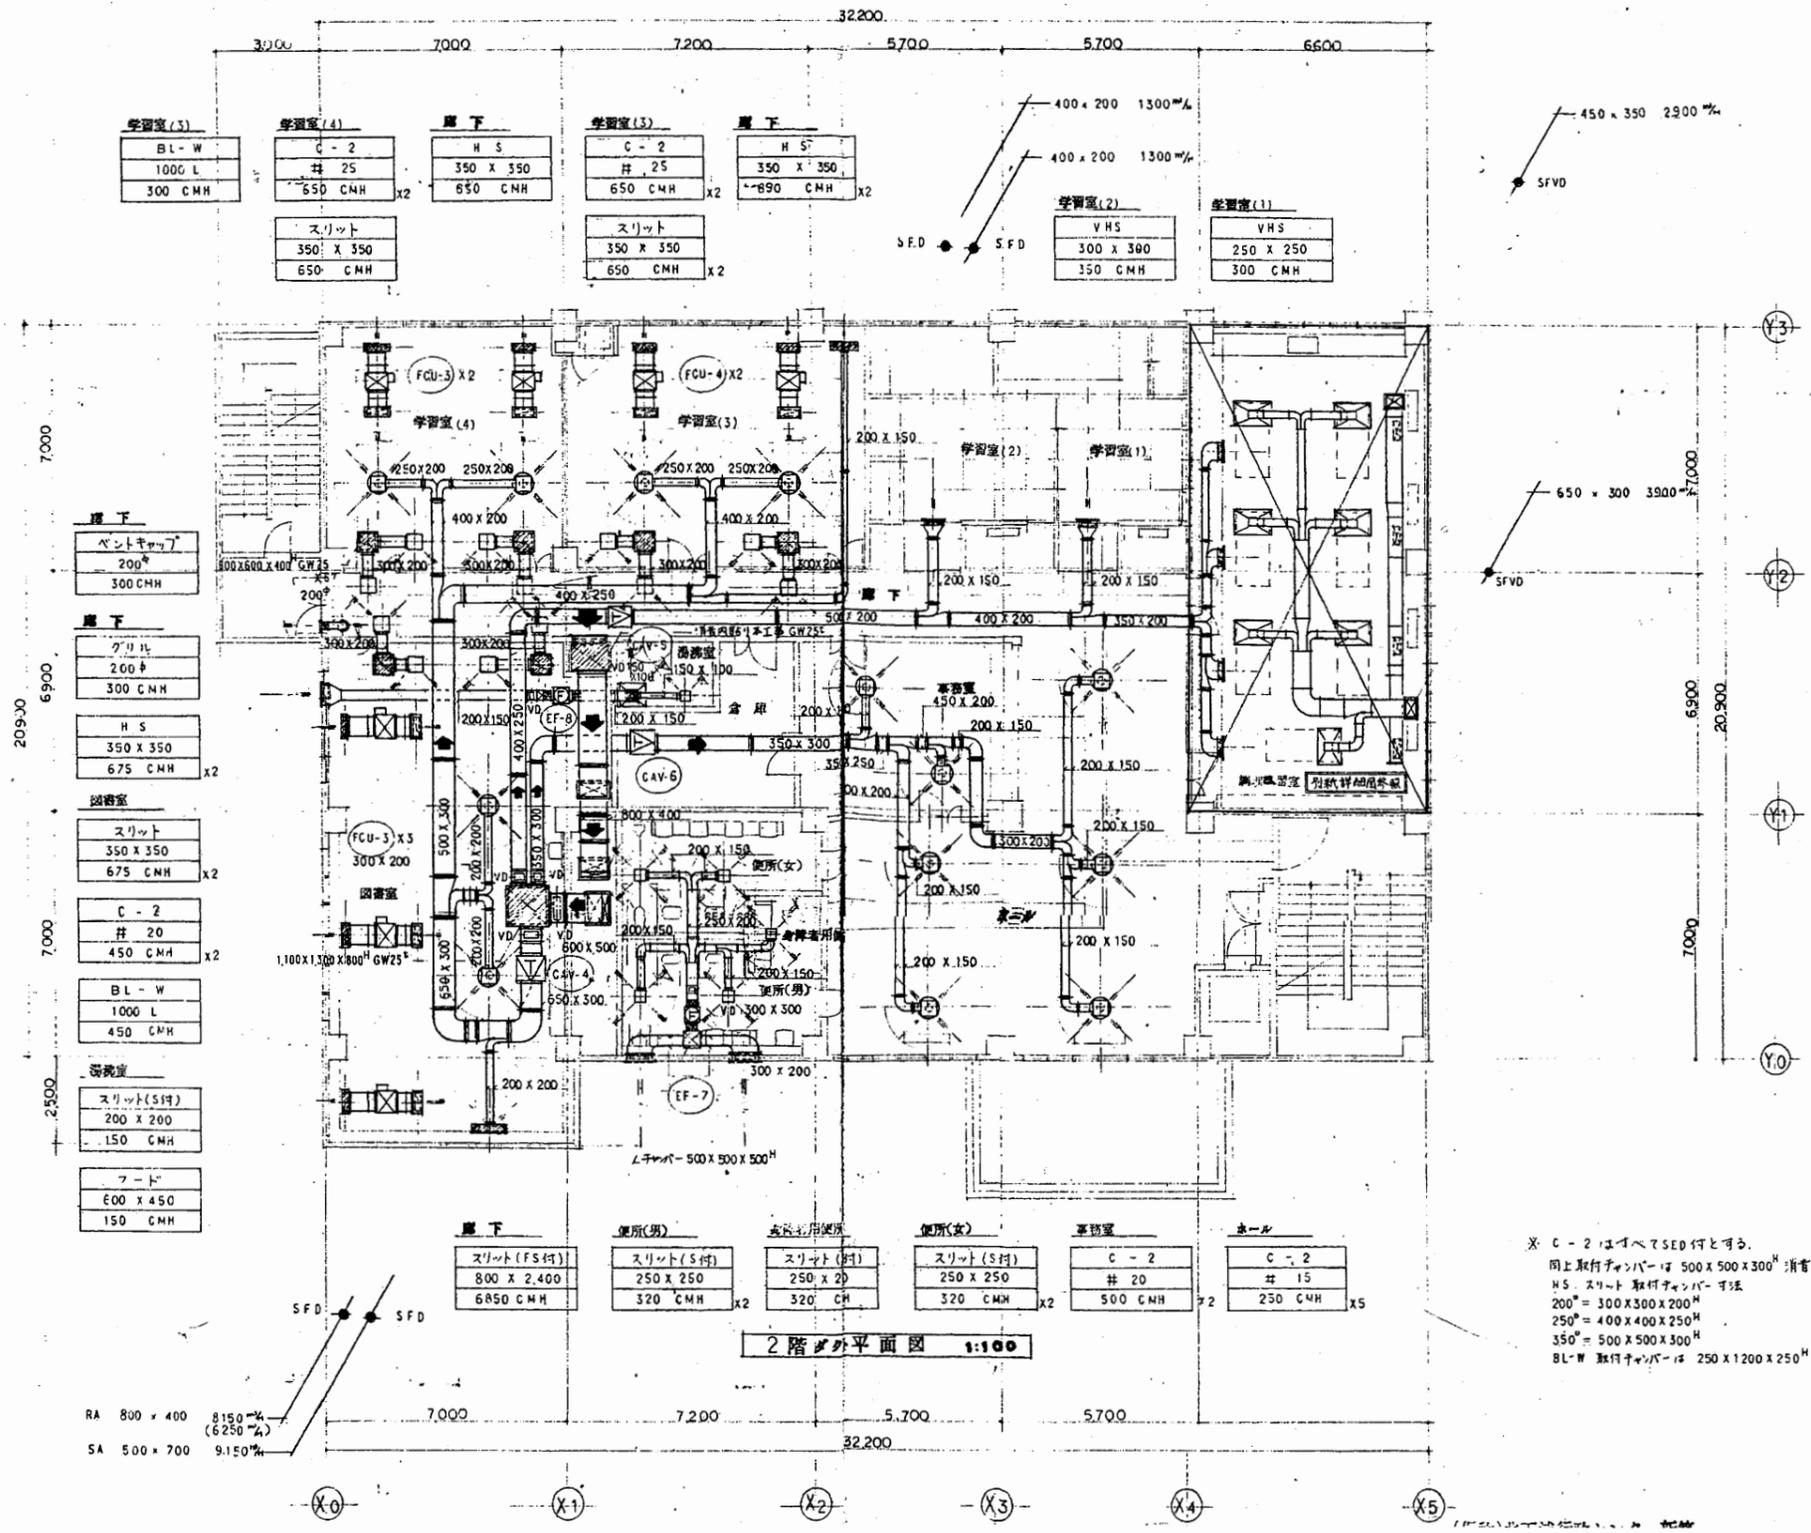

※ C-2 はすべてSED付とする。
 同上取付チャッカーは 500 X 500 X 300^H 消音内貼 25^T
 H5 スリット取付チャッカー可法
 200^H = 300 X 300 X 200^H
 250^H = 400 X 400 X 250^H
 350^H = 500 X 500 X 300^H
 BL-W 取付チャッカーは 250 X 1200 X 250^H

北下浦行政C

工事名	追浜行政センターほか9か所建築基準法第12条定期点検業務委託		設計者資格 氏名	級建築士登録第 _____ 号		課長	主査等	担当者	横須賀市 財政部 FM推進課
図面名称	給排水・ダクト設備図	図番	縮尺	S 1:200	作図	平成	年	月	

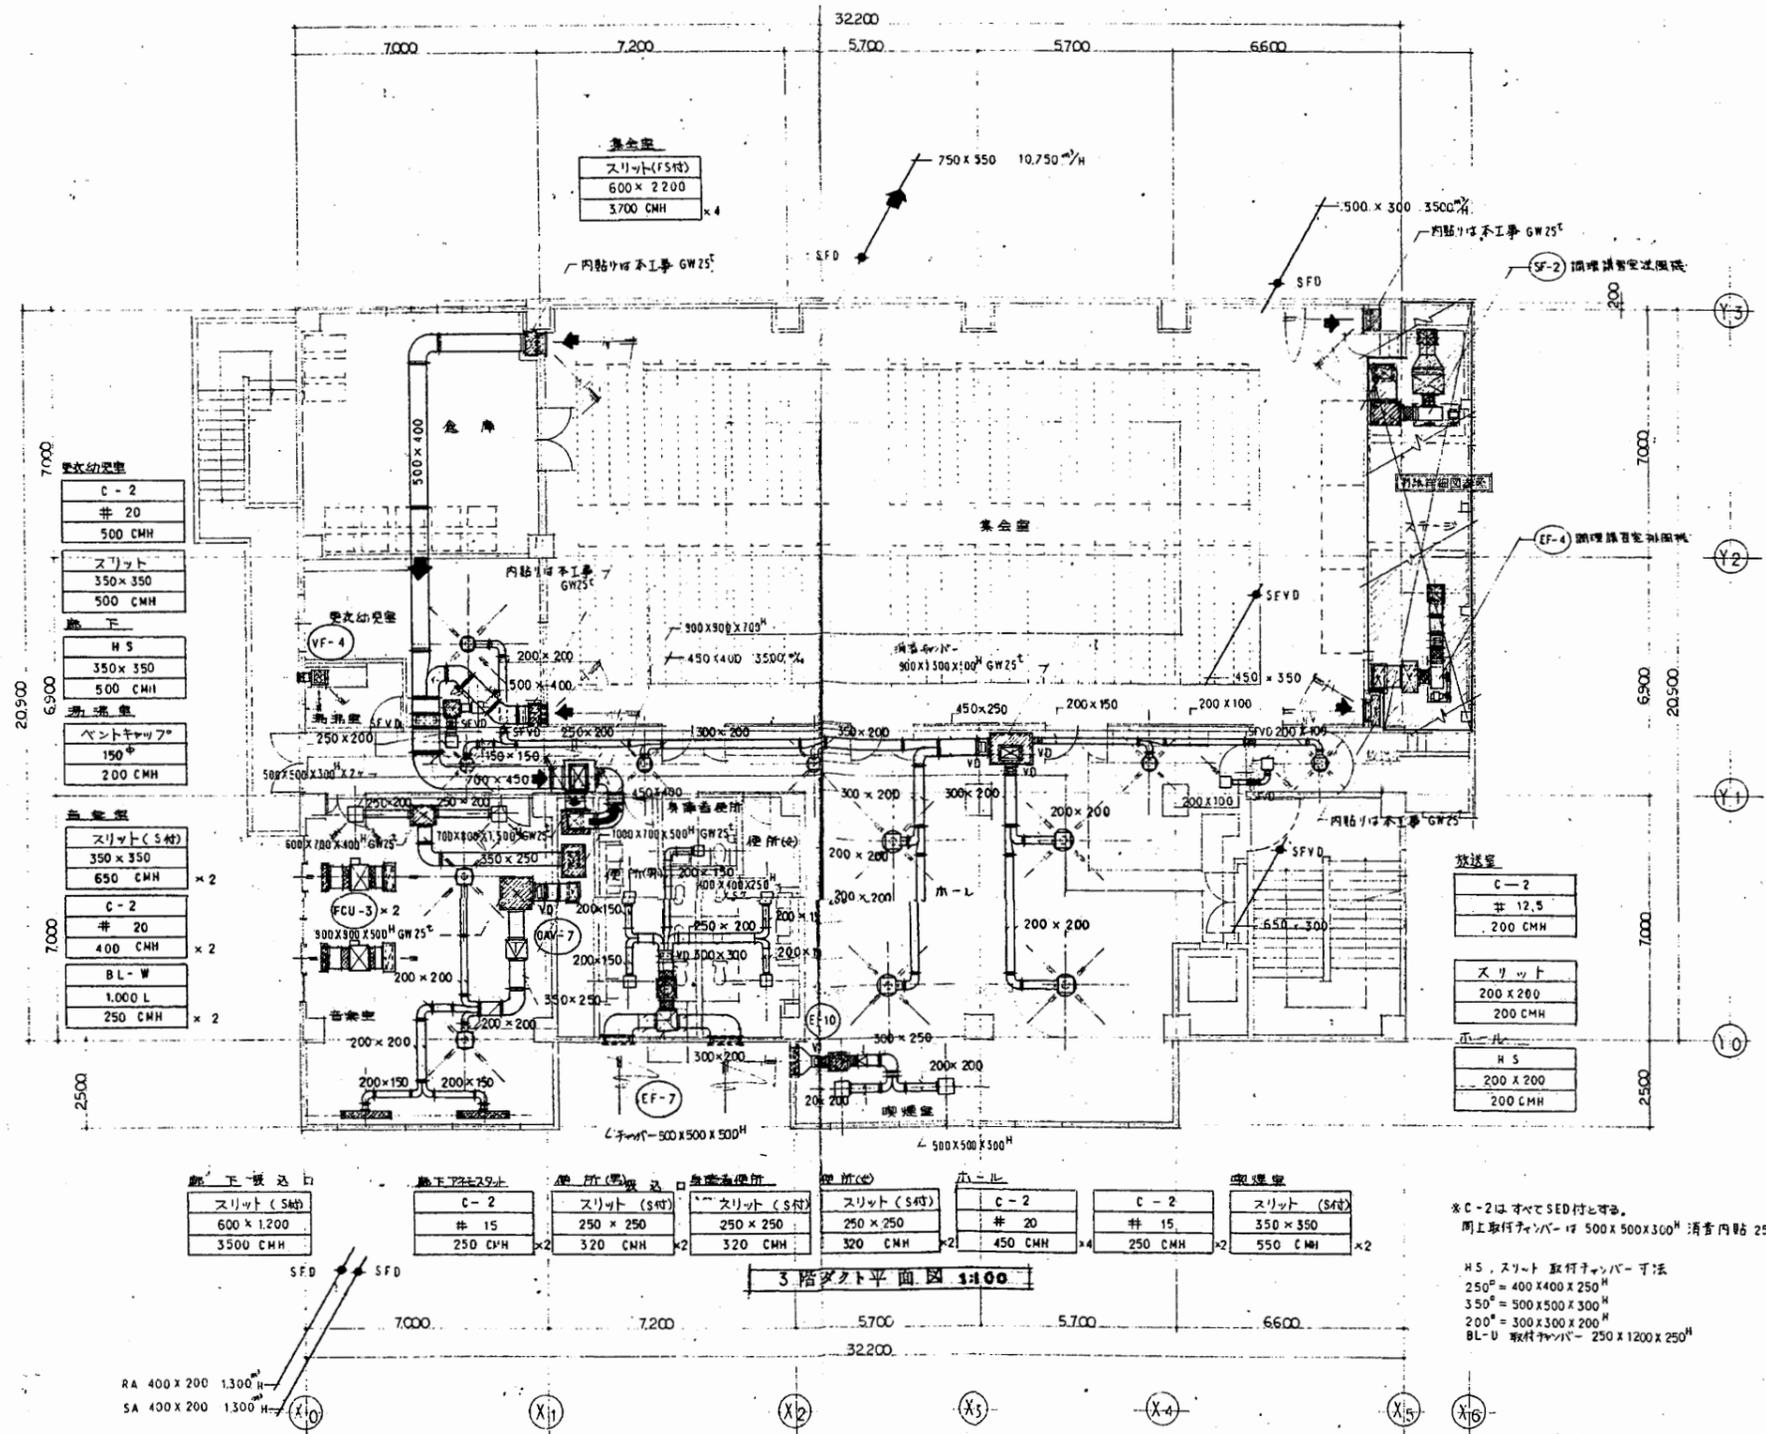


*C-2はすべてSED付とする。
 明上取付ファンは 500x500x300^H 消費内貼 25[°]

H.S. スリット 取付ファン-可法
 250^H = 400x400x250^H
 350^H = 500x500x300^H
 200^H = 300x300x200^H
 BL-U 取付ファン- 250x1200x250^H


3階ダクト平面図 1:100

工事名	追浜行政センターほか9か所建築基準法第12条定期点検業務委託		設計者資格 氏名	級建築士登録第 _____ 号		課長	主査等	担当者	横須賀市 財政部 FM推進課
図面名称	給排水・ダクト設備図	図番	縮尺	S 1:200	作図	平成	年	月	

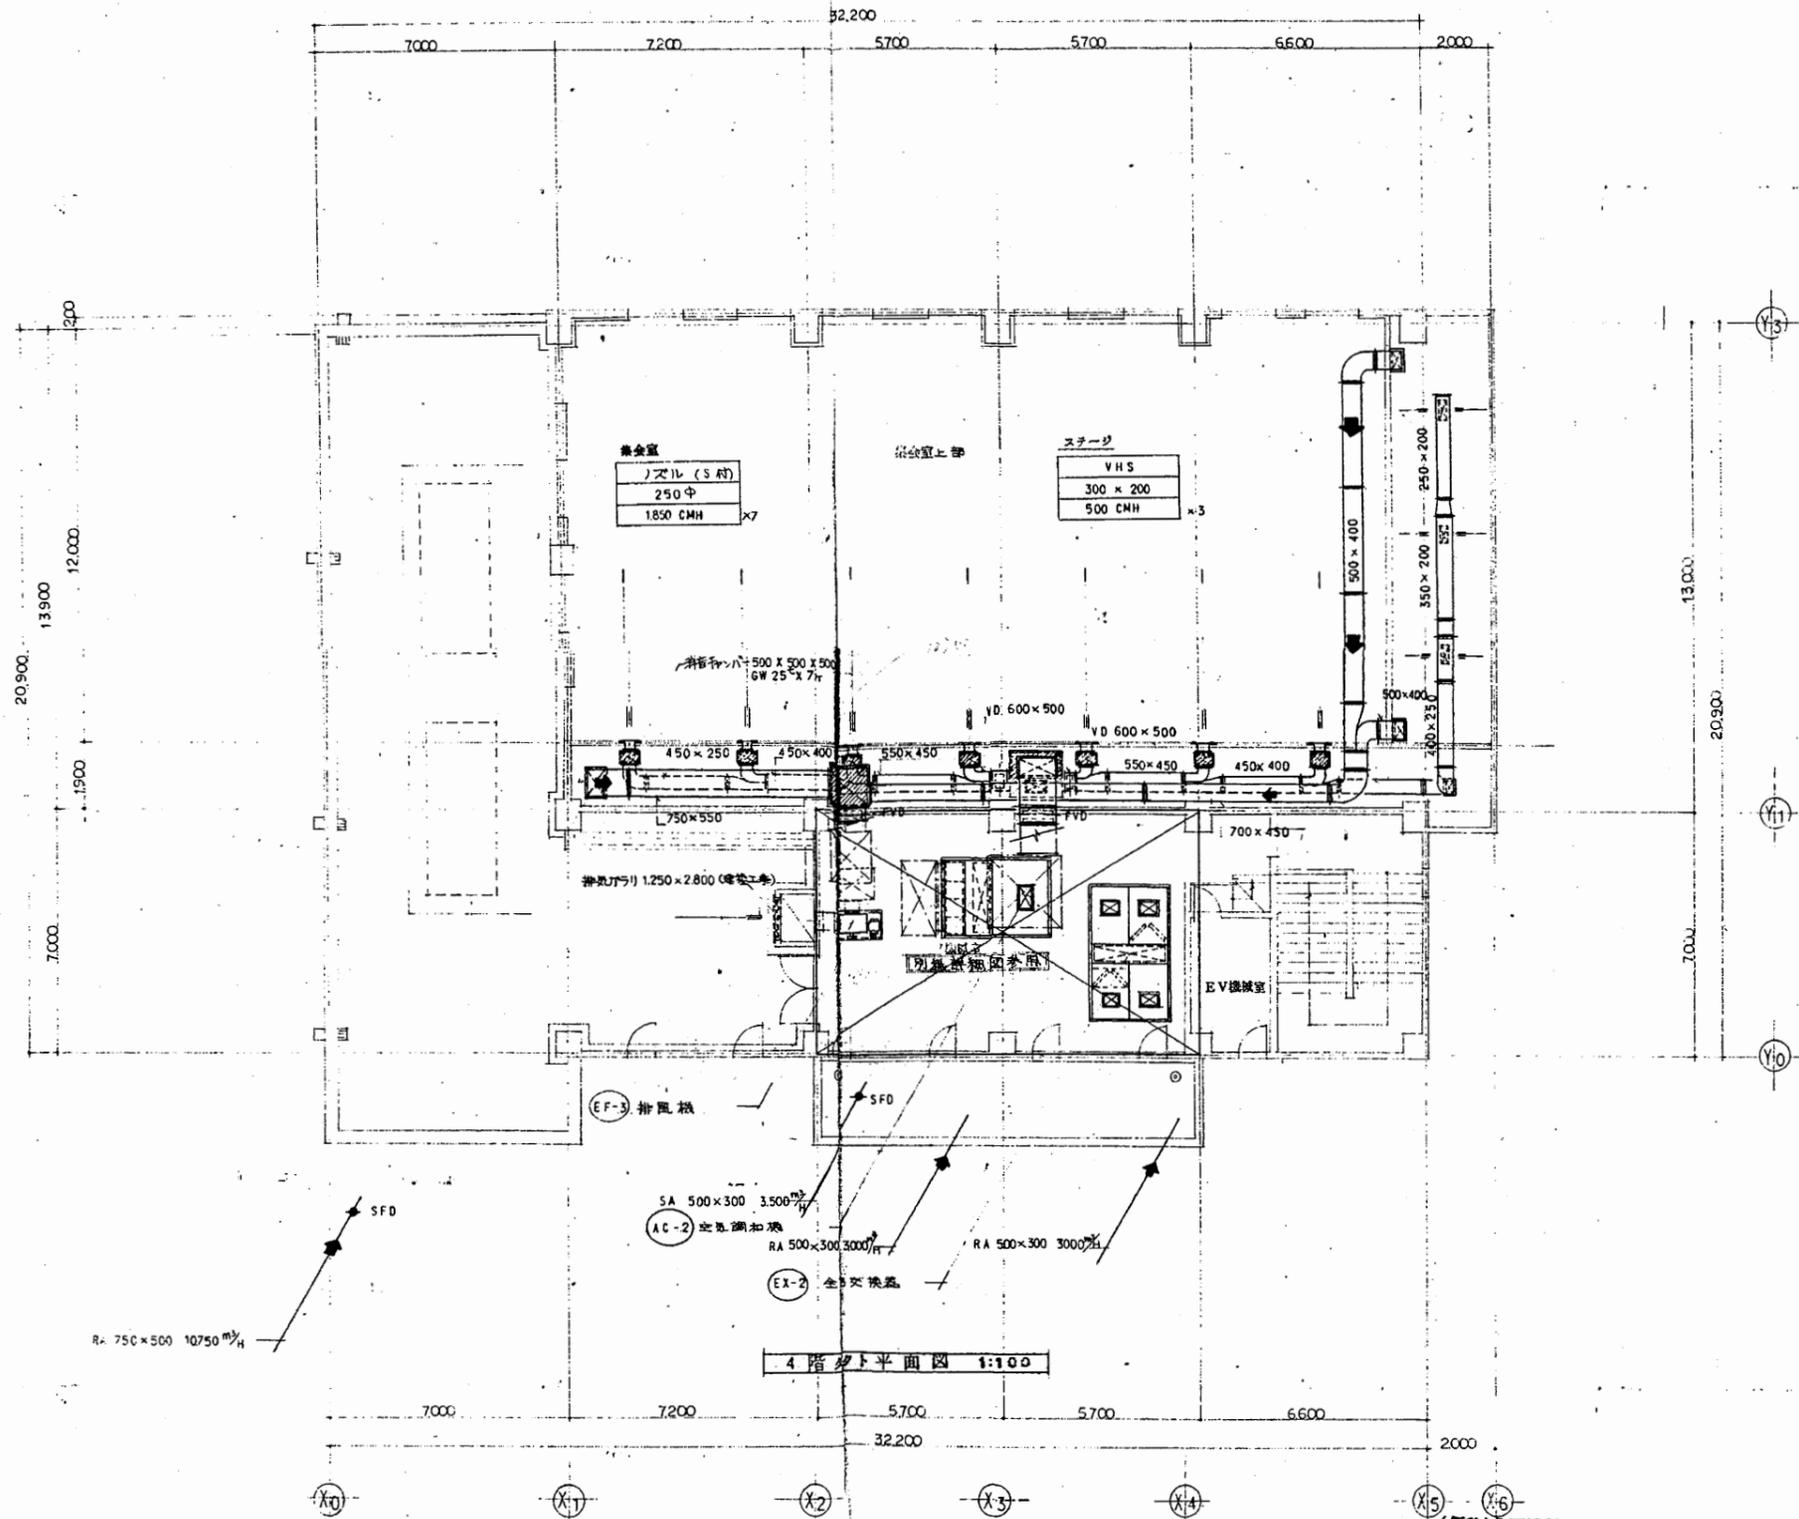

北下浦行政C


工事名	追浜行政センターほか9か所建築基準法第12条定期点検業務委託		設計者資格 氏名	級建築士登録第 号		課長	主査等	担当者	横須賀市 財政部 FM推進課
図面名称	給排水・ダクト設備図	図番	縮尺	S 1:200	作図	平成	年	月	

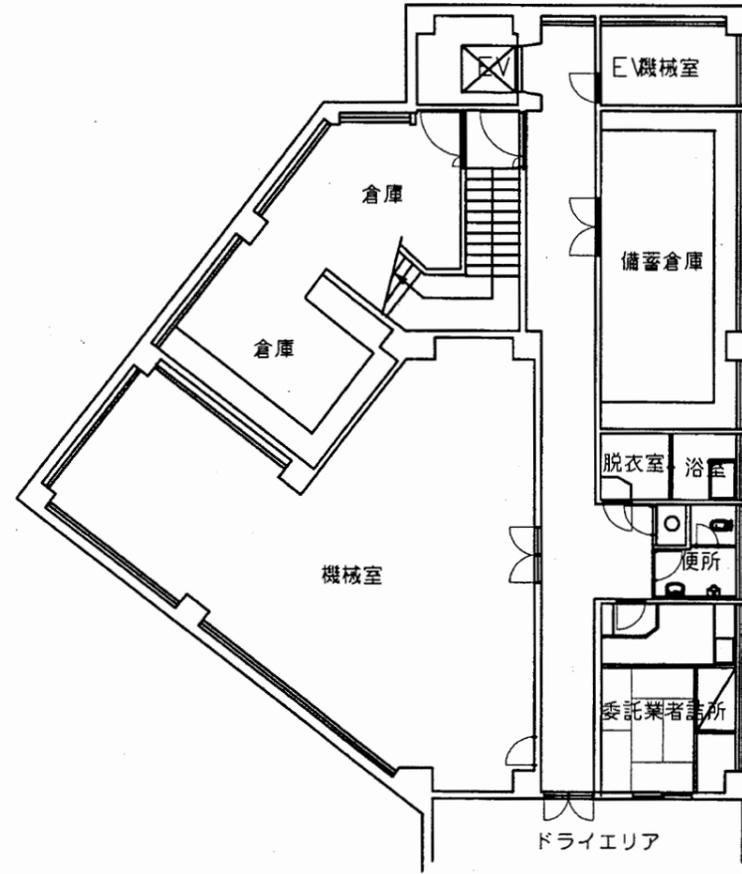

地階平面図 1:200

西行政C


工事名	追浜行政センターほか9か所建築基準法第12条定期点検業務委託			設計者資格 氏名	級建築士登録第 号			課長	主査等	担当者	横須賀市 財政部 FM推進課
図面名称	B1階平面図	図番		縮尺	1:200	作図	平成 年 月 日				

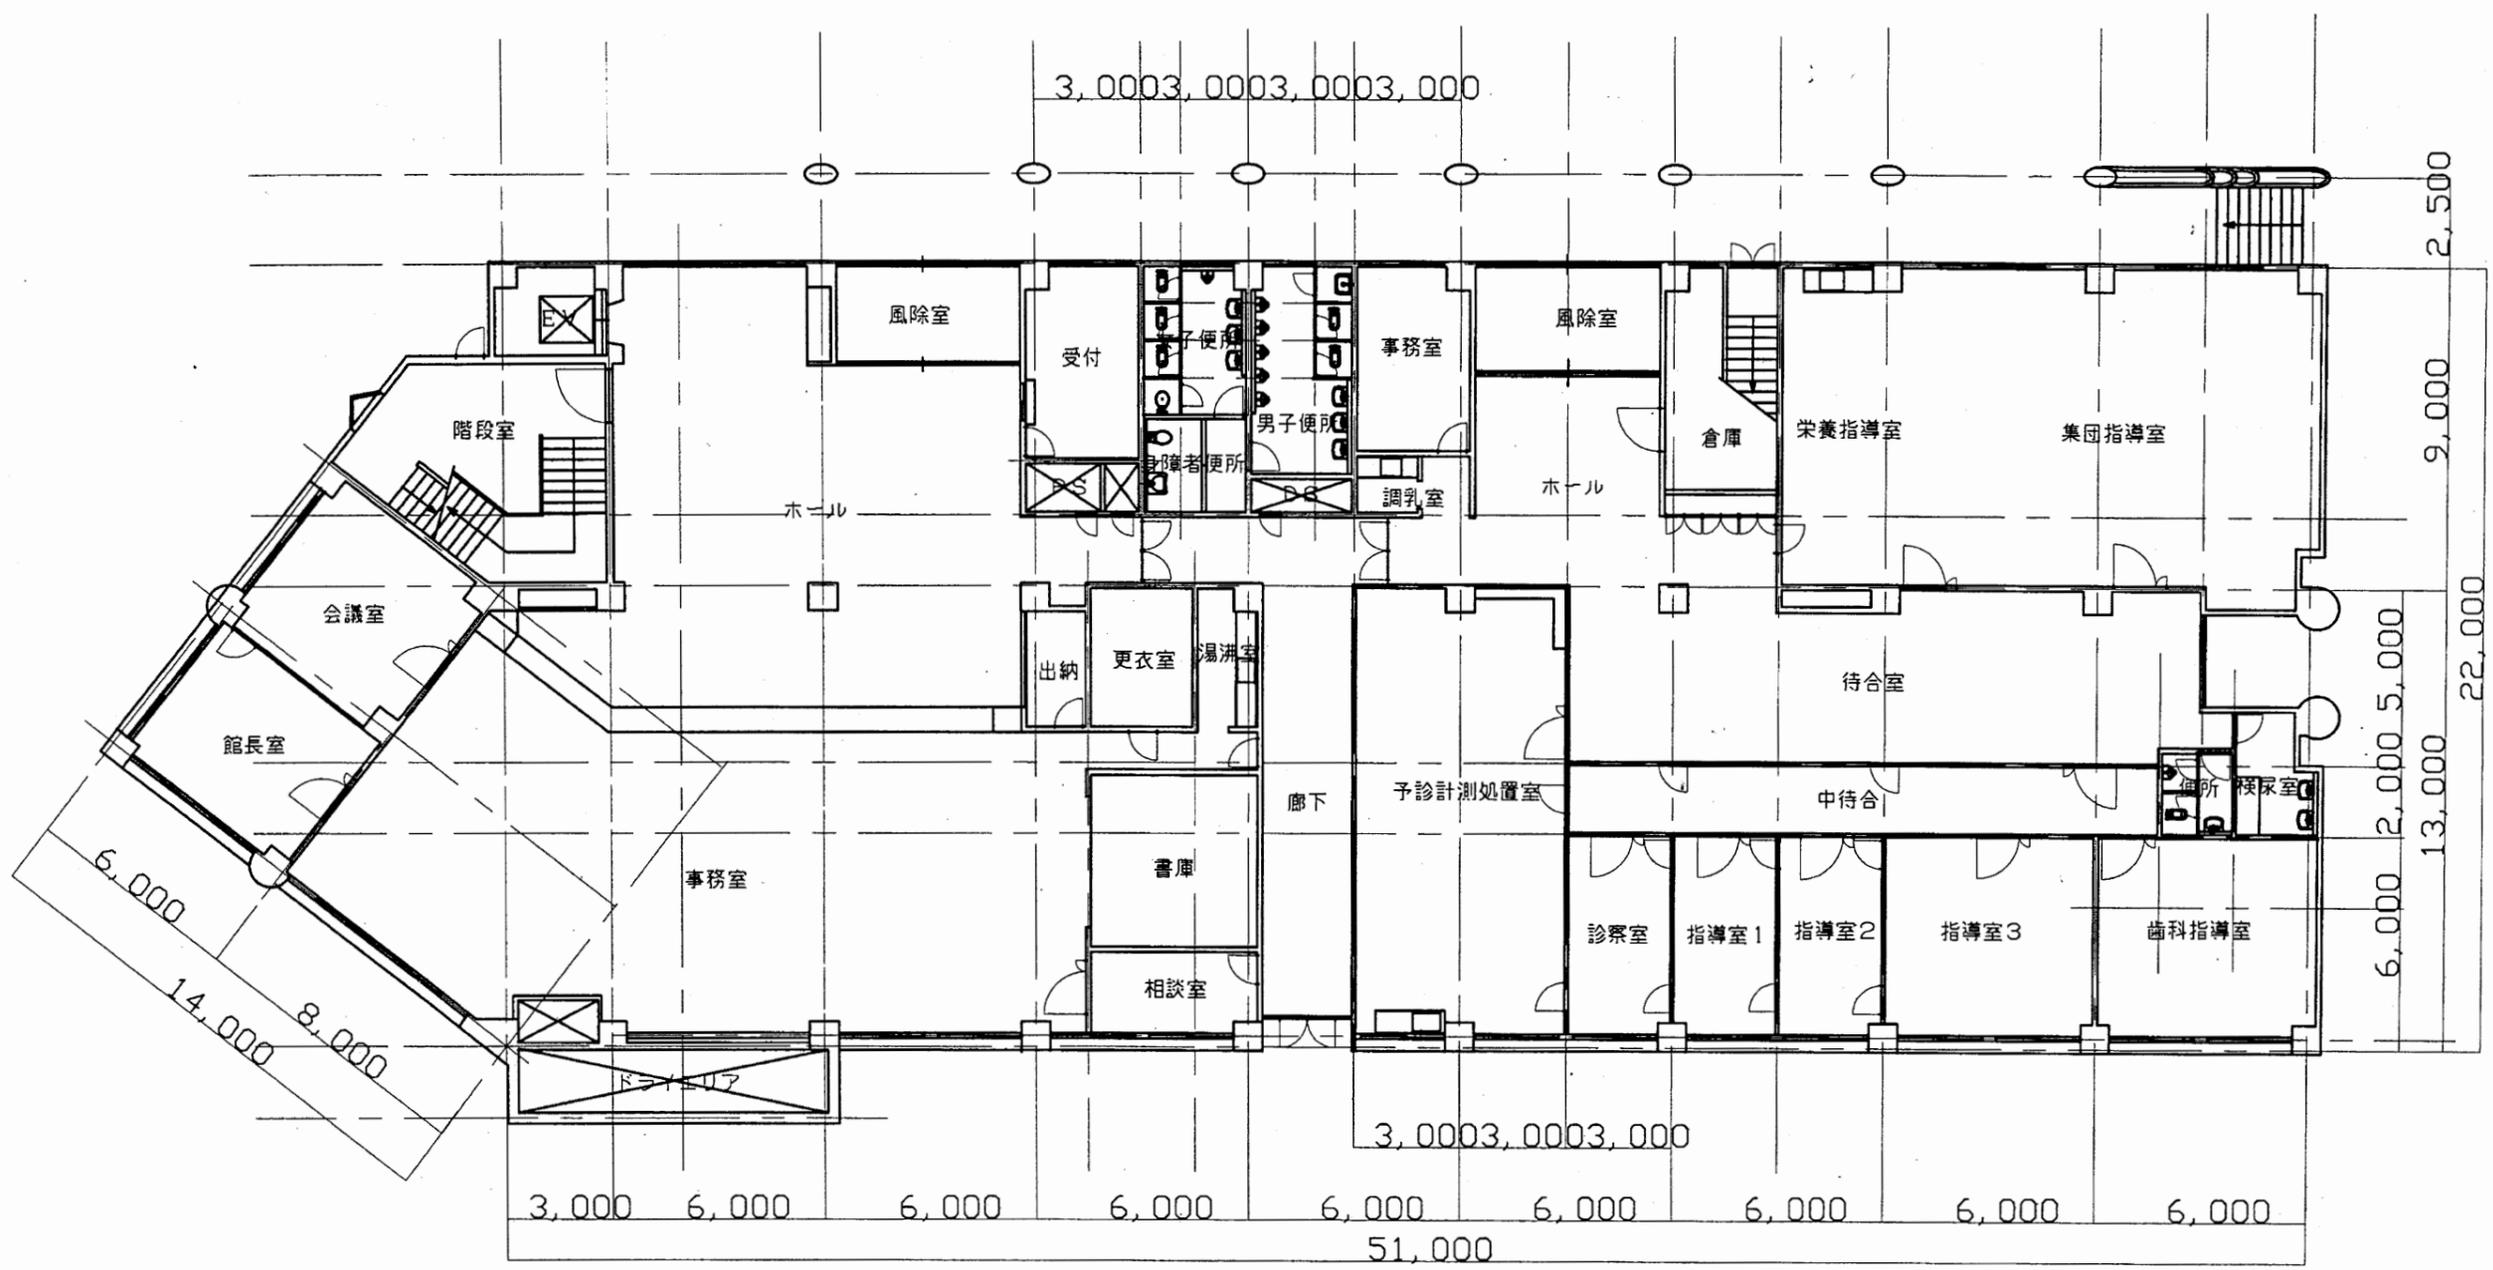

1階平面図 1:200

西行政C


工事名	追浜行政センターほか9か所建築基準法第12条定期点検業務委託			設計者資格 氏名	級建築士登録第 号			課長	主査等	担当者	横須賀市 財政部 FM推進課
図面名称	1階平面図	図番	縮尺	1:200	作図	平成	年	月	日		

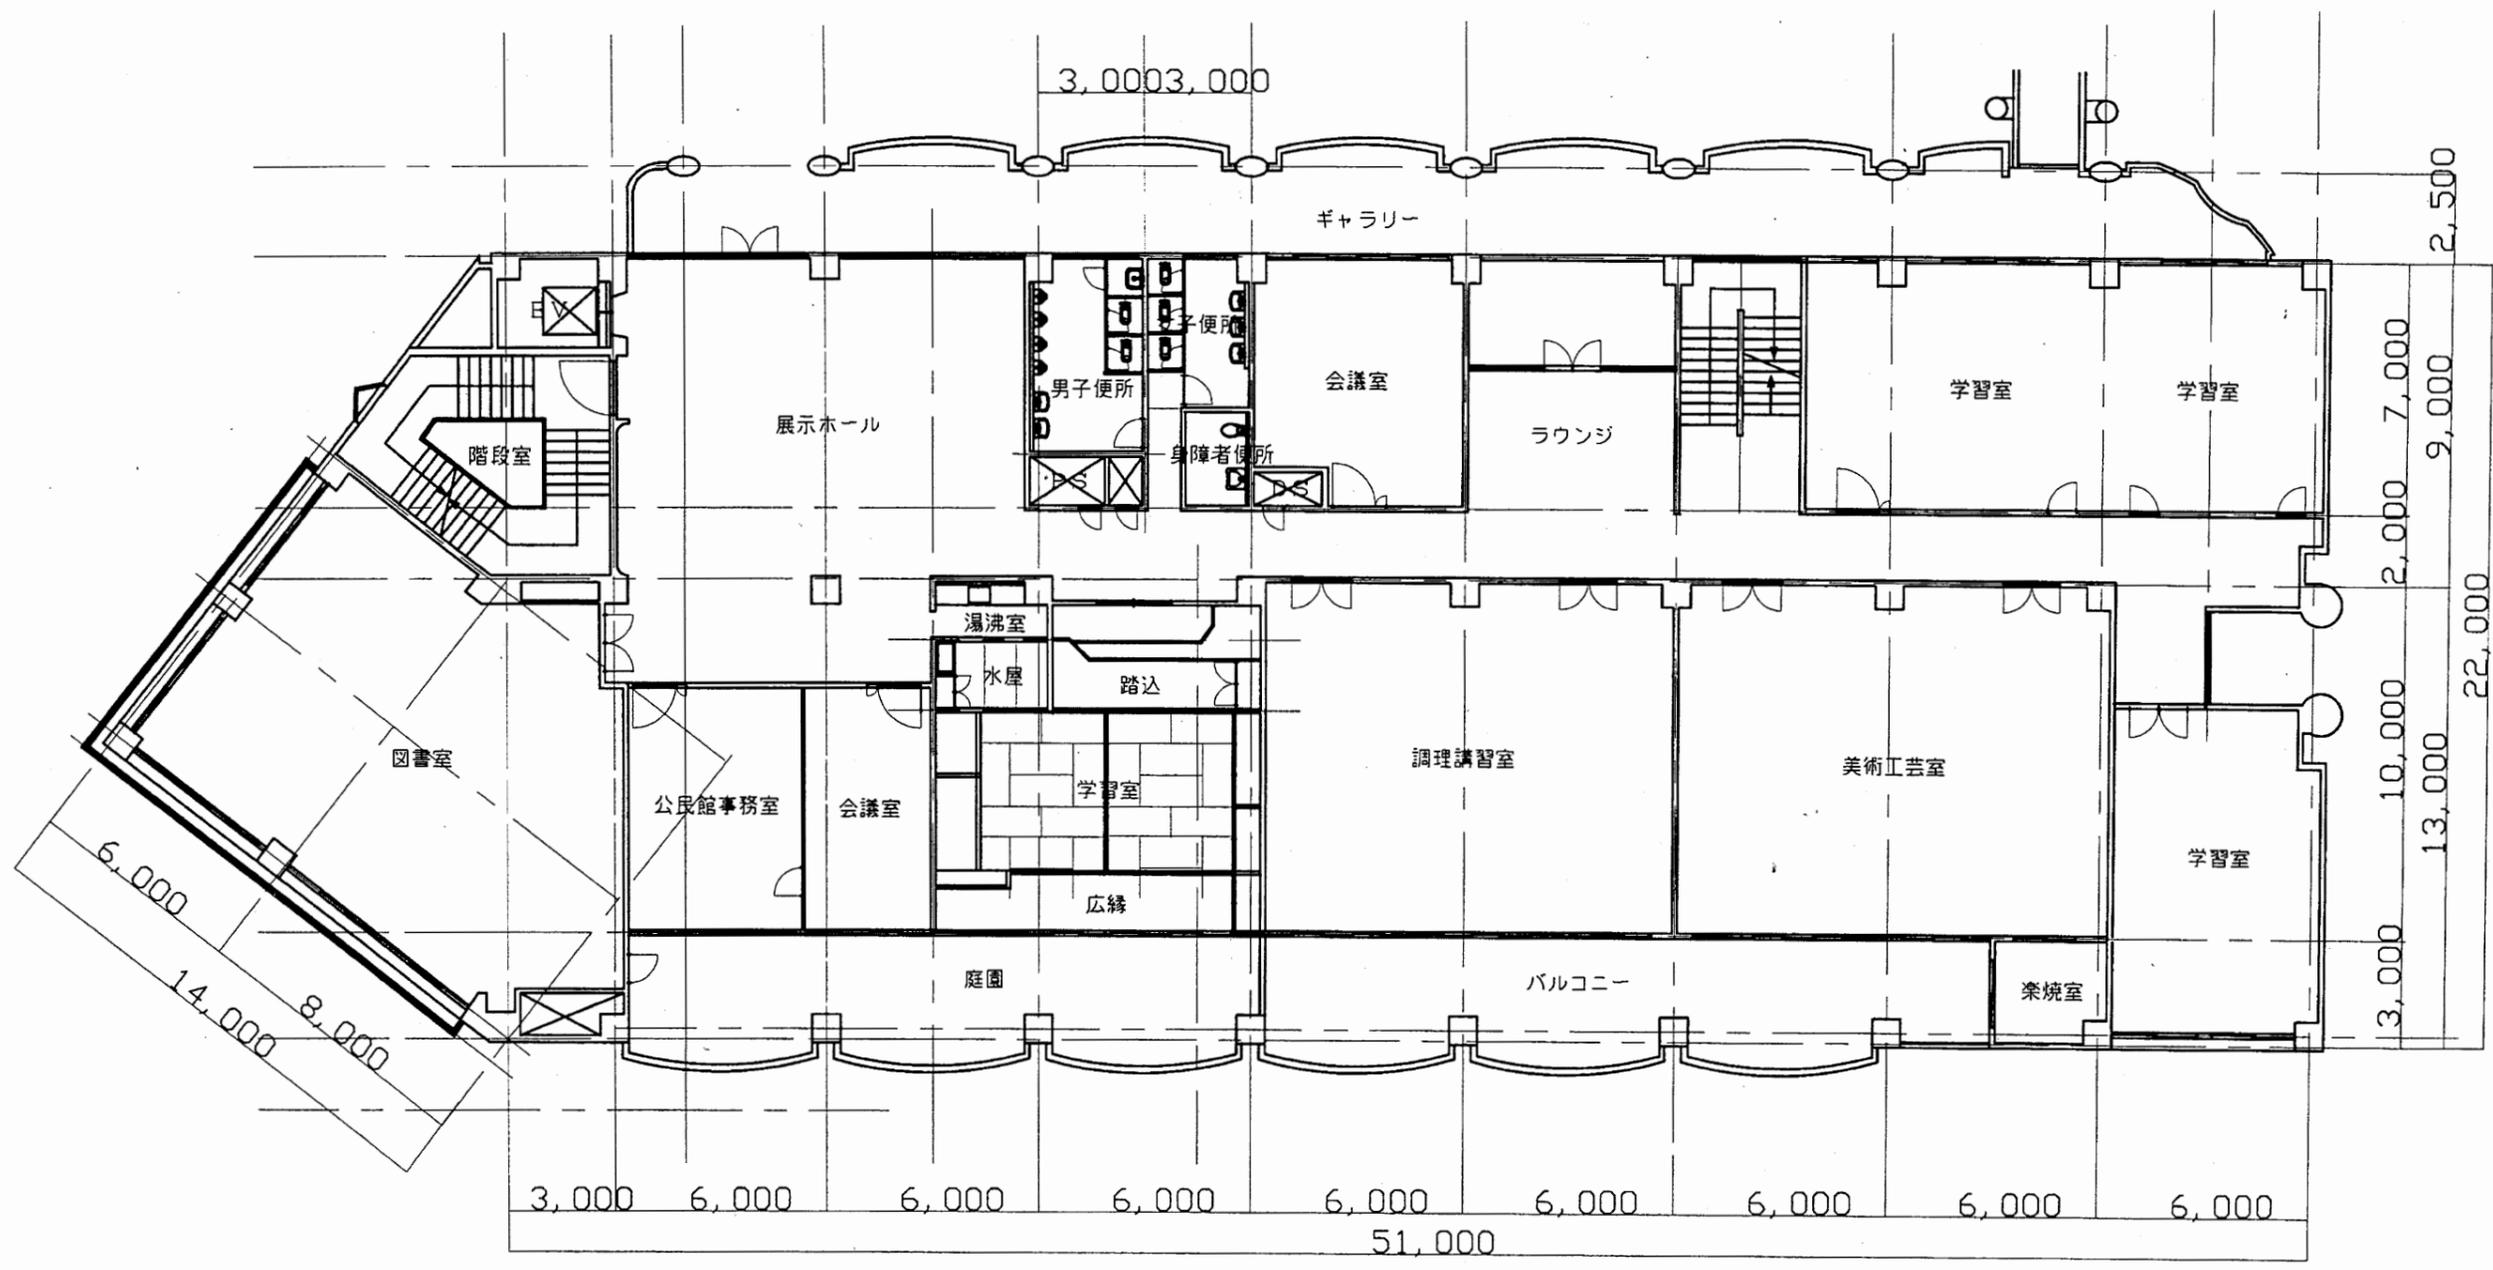

2階平面図 1:200

西行政C


工事名	追浜行政センターほか9か所建築基準法第12条定期点検業務委託			設計者資格 氏名	級建築士登録第 号			課長	主査等	担当者	横須賀市 財政部 FM推進課
図面名称	2階平面図	図番	縮尺	1:200	作図	平成	年	月	日		

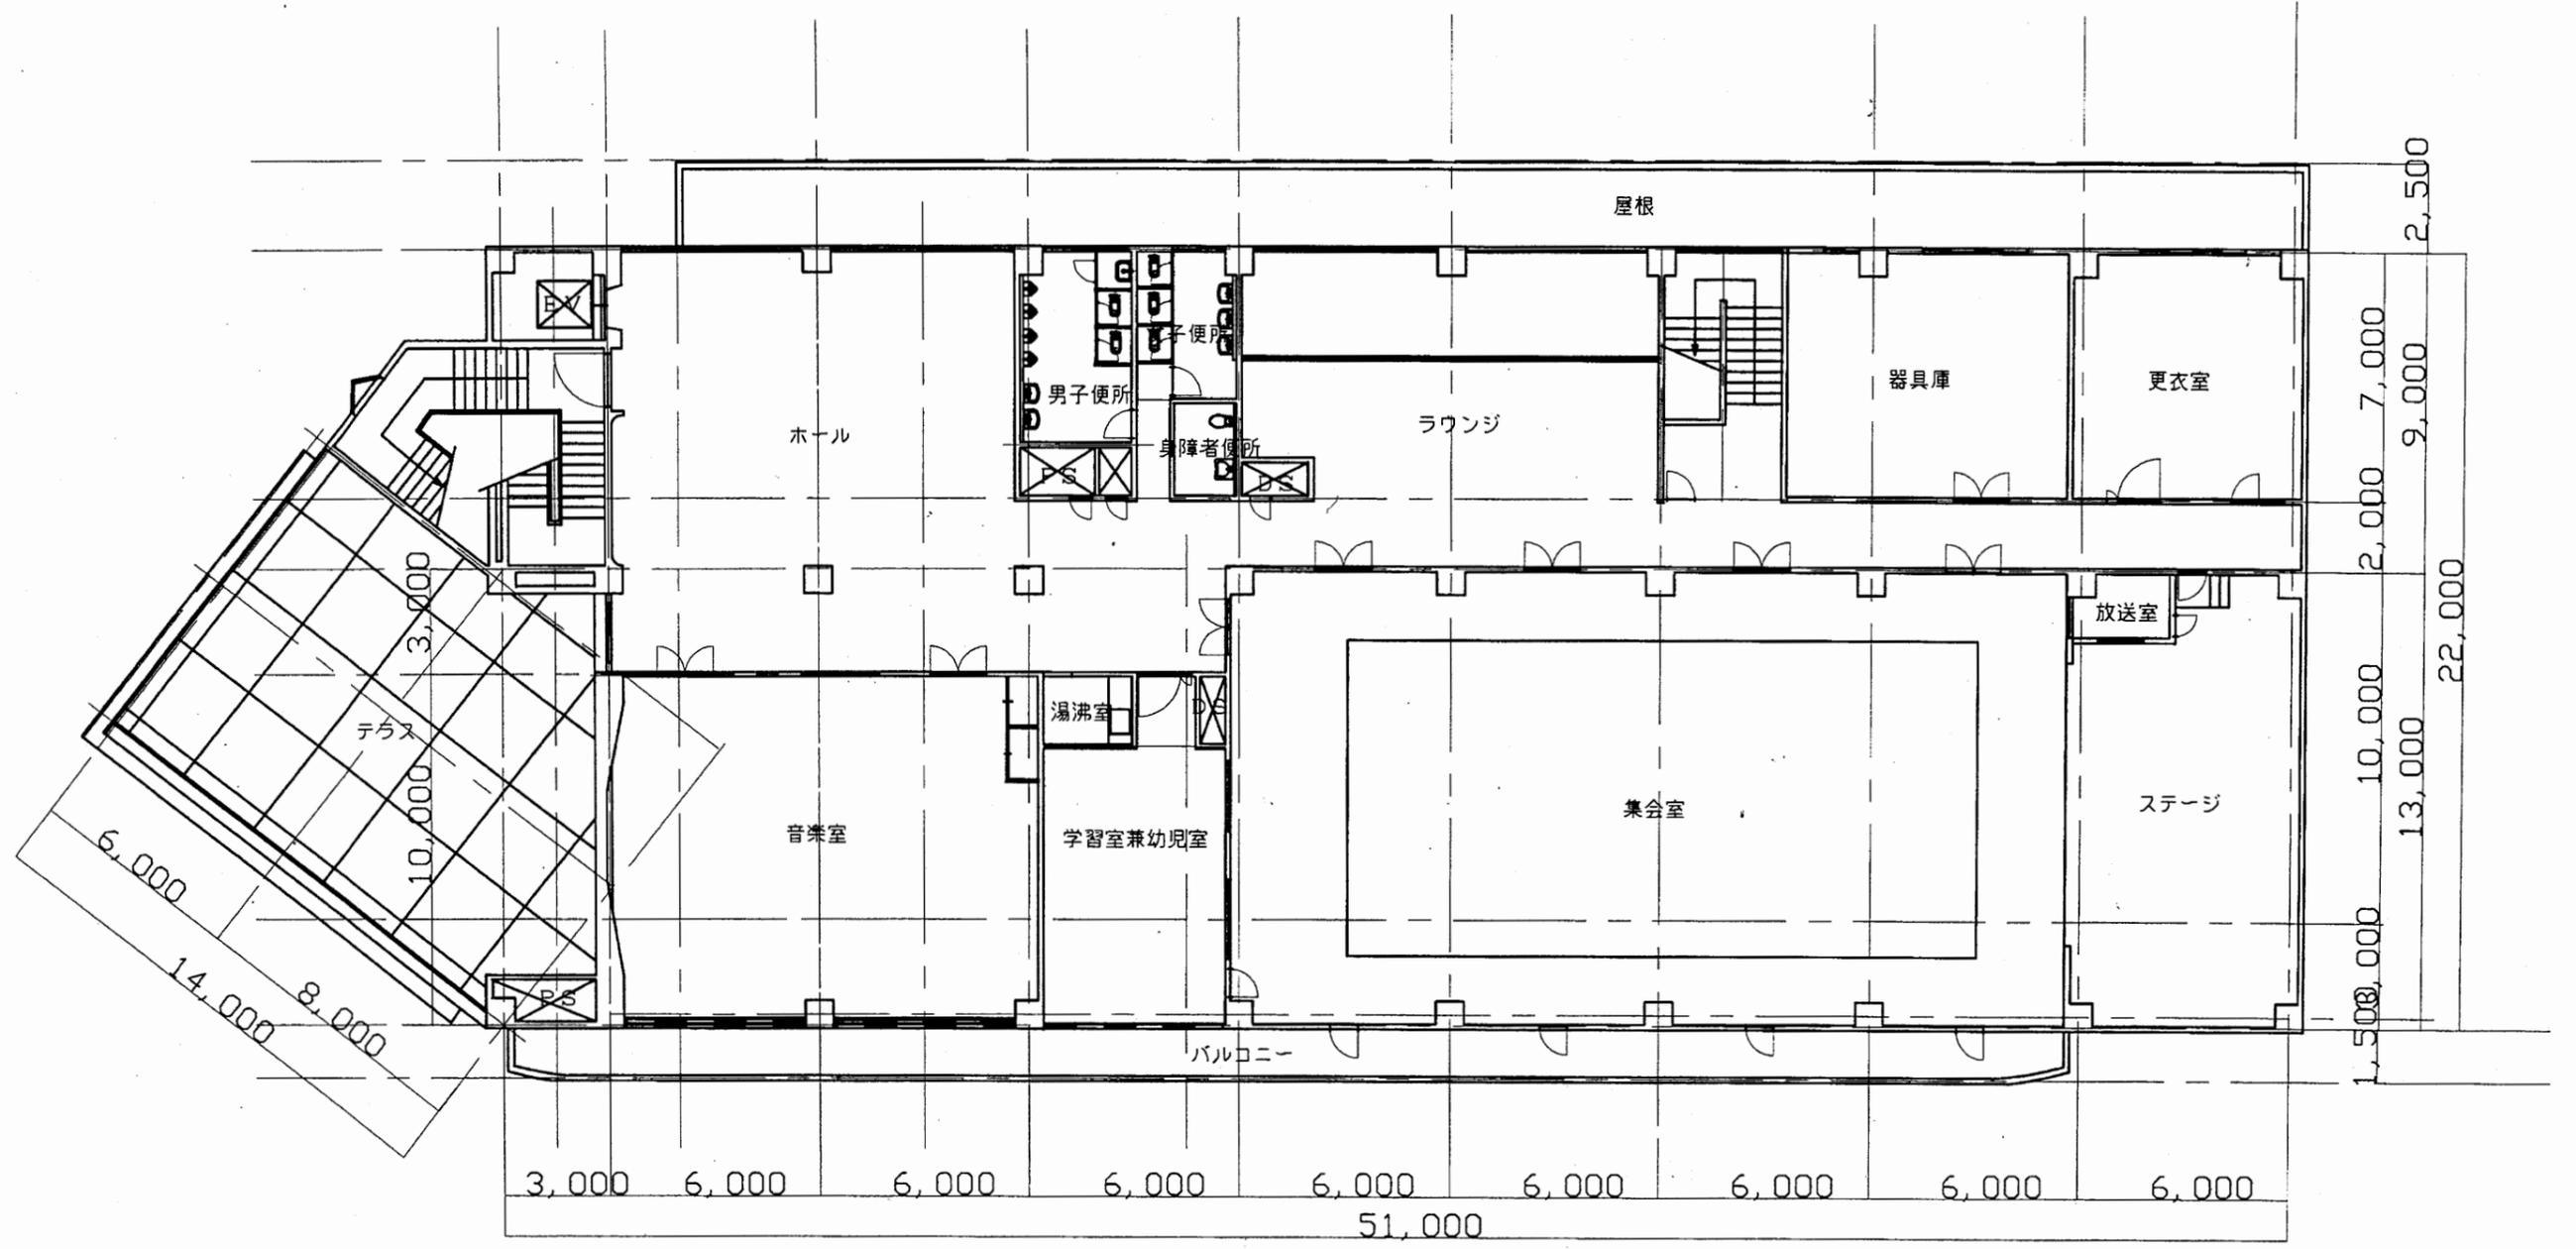

3階平面図 1:200

西行政C





工事名	追浜行政センターほか9か所建築基準法第12条定期点検業務委託			設計者資格 氏名	級建築士登録第 号			課長	主査等	担当者	横須賀市 財政部 FM推進課
図面名称	3階平面図	図番	縮尺	1:200	作図	平成	年	月	日		

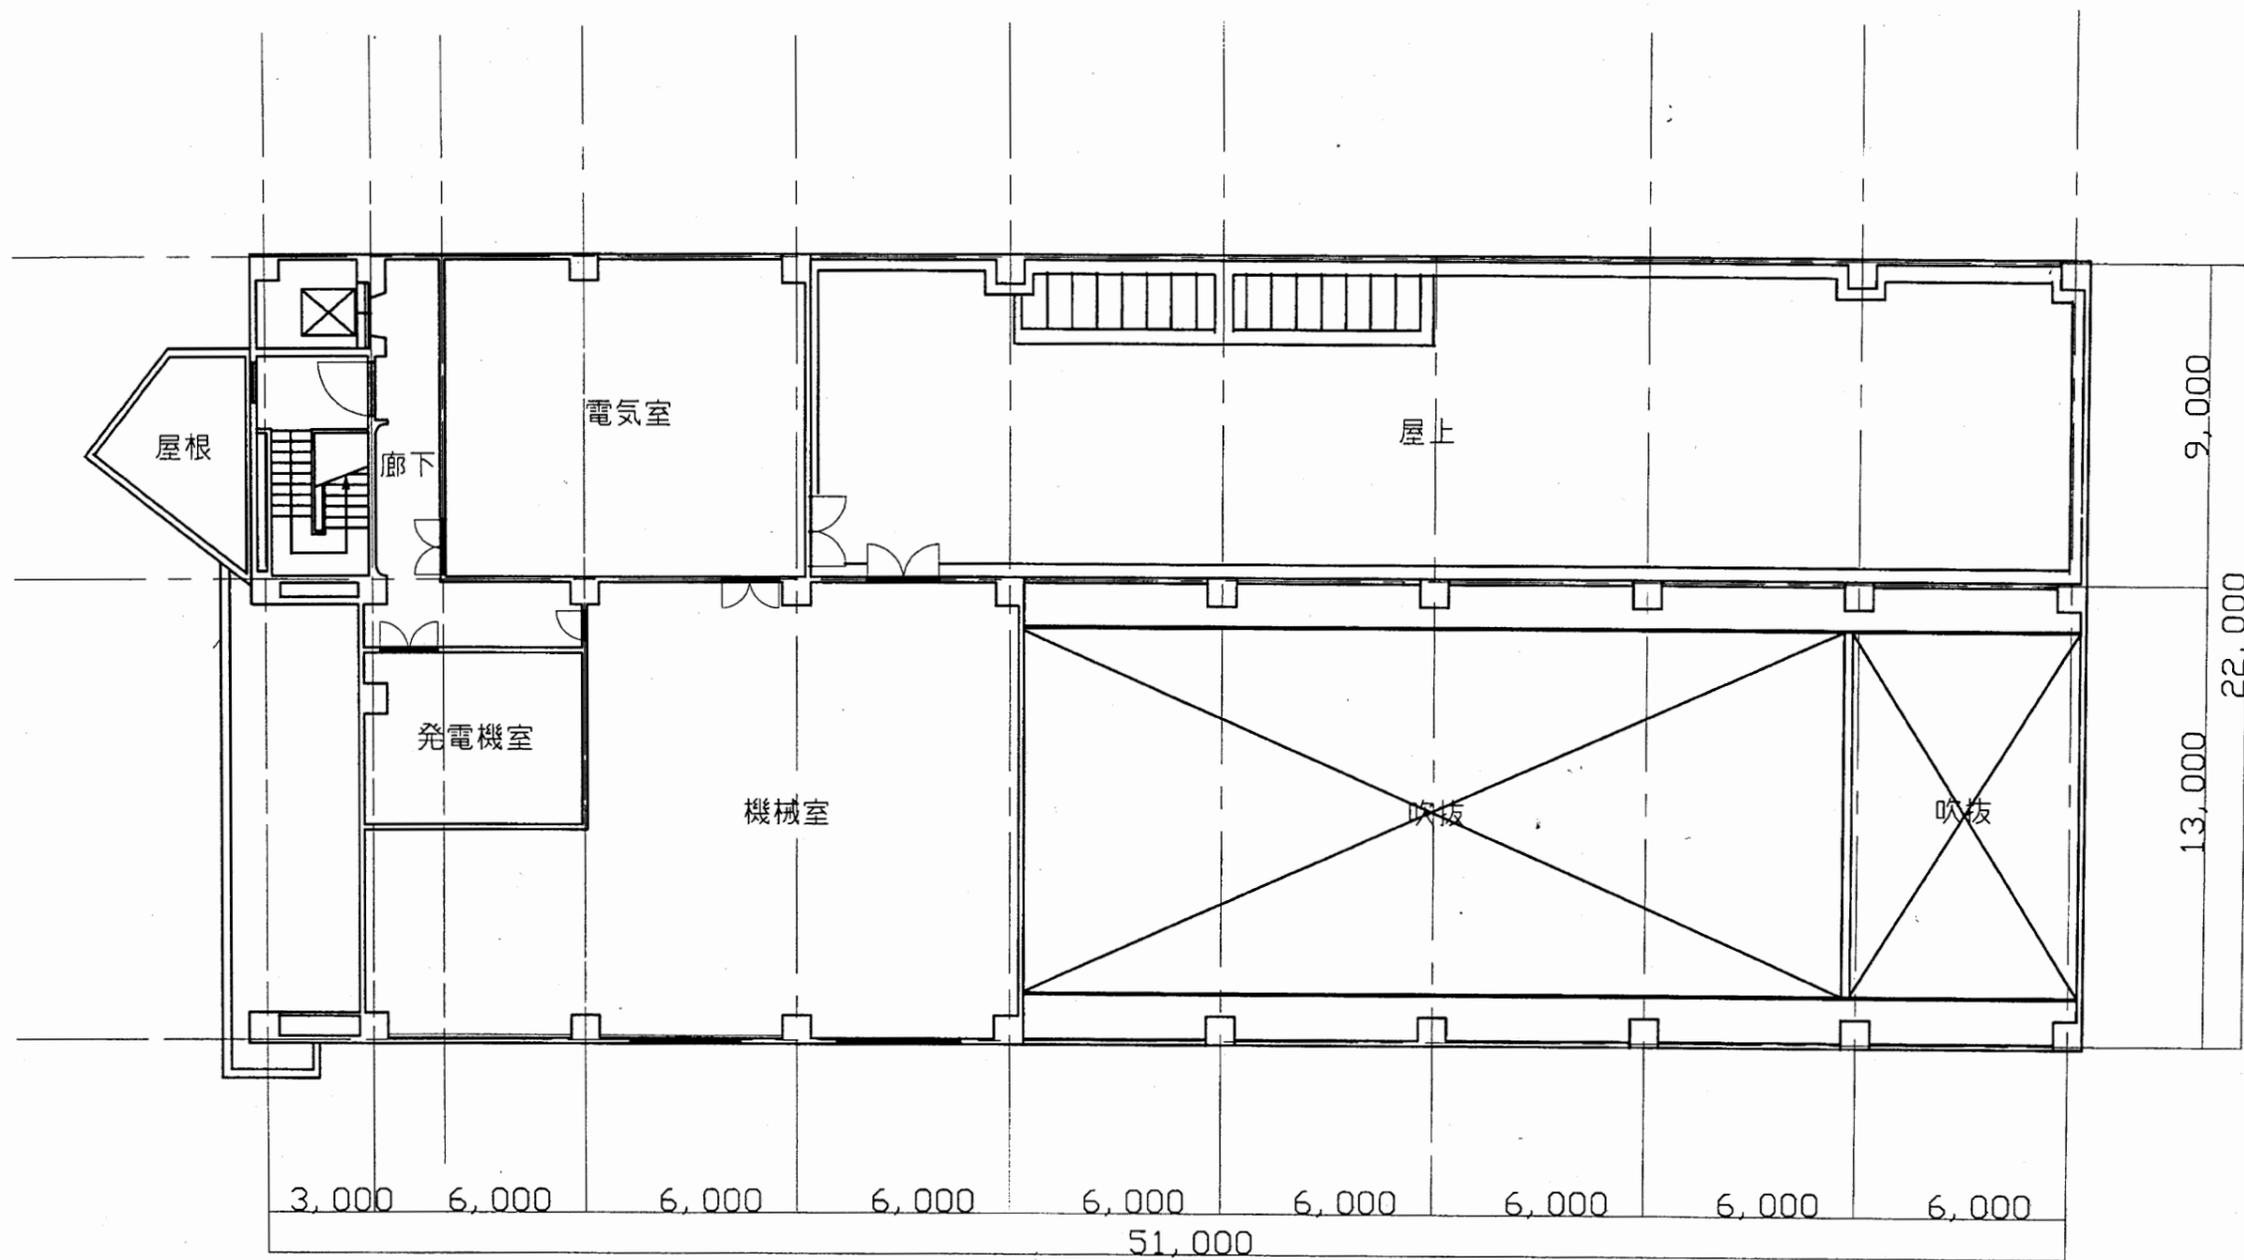

4階平面図 1:200




西行政C

工事名	追浜行政センターほか9か所建築基準法第12条定期点検業務委託			設計者資格 氏名	級建築士登録第 号			課長	主査等	担当者	横須賀市 財政部 FM推進課
図面名称	4階平面図	図番		縮尺	1:200	作図	平成 年 月 日				

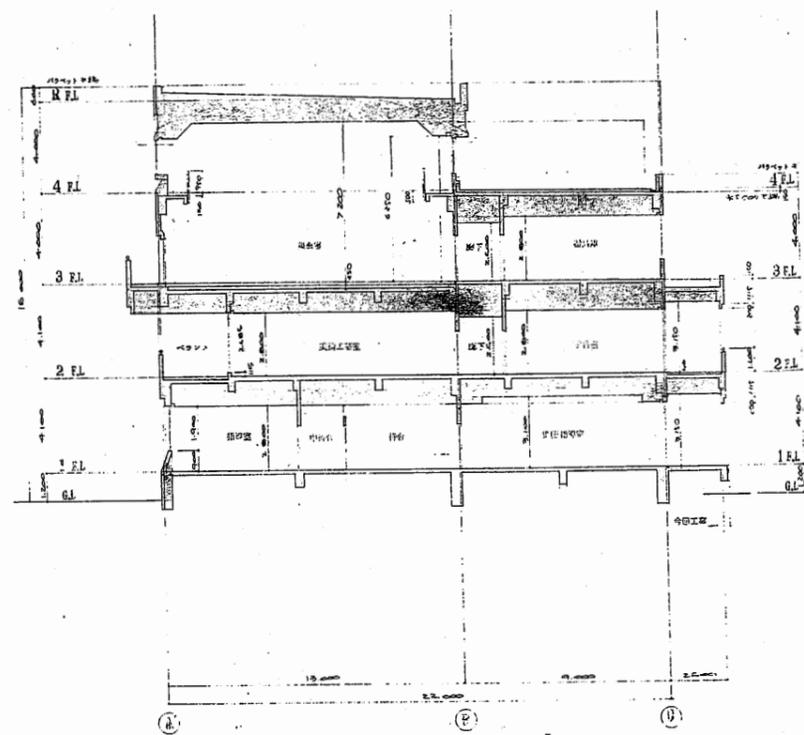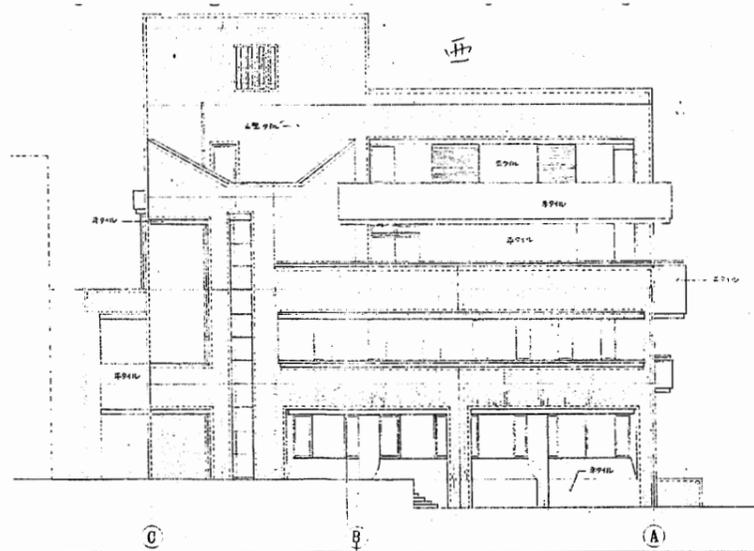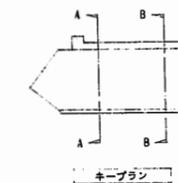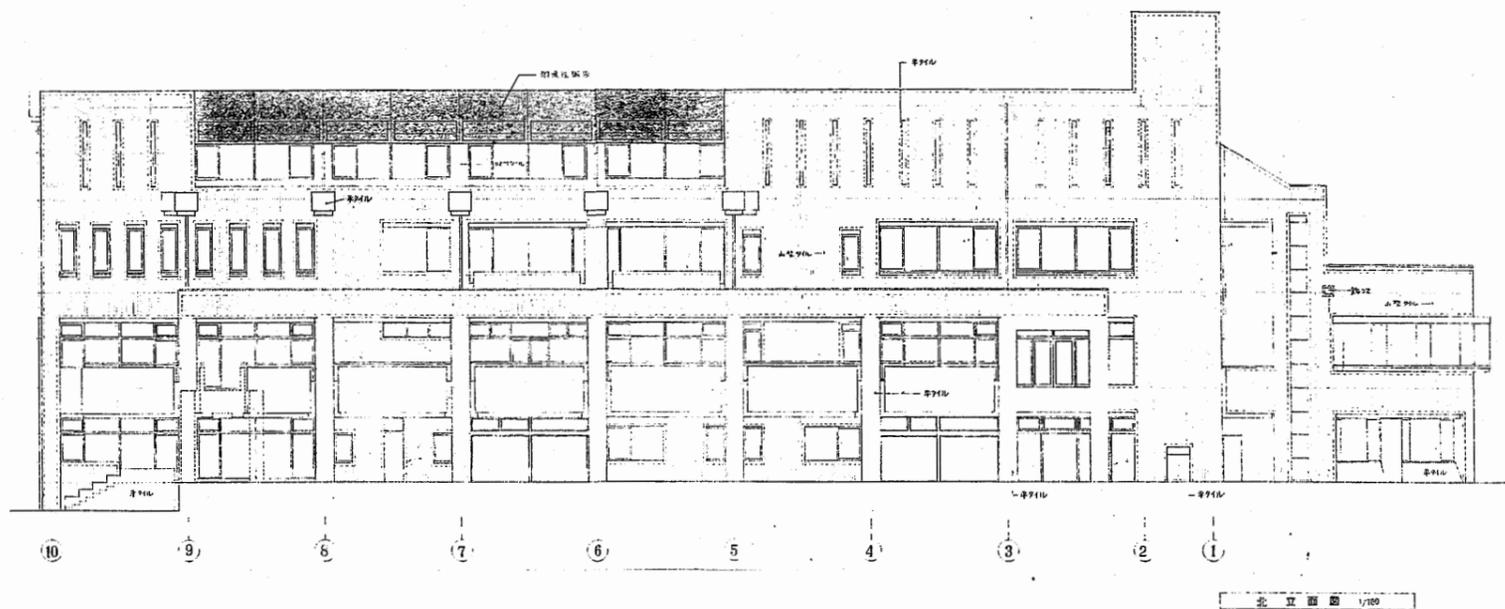


西行政C

工事名	追浜行政センターほか9か所建築基準法第12条定期点検業務委託		設計者資格 氏名	級建築士登録第 号		課長	主査等	担当者	横須賀市 財政部 FM推進課
図面名称	立面図・断面図	図番	縮尺	N/S	作図	平成	年	月	

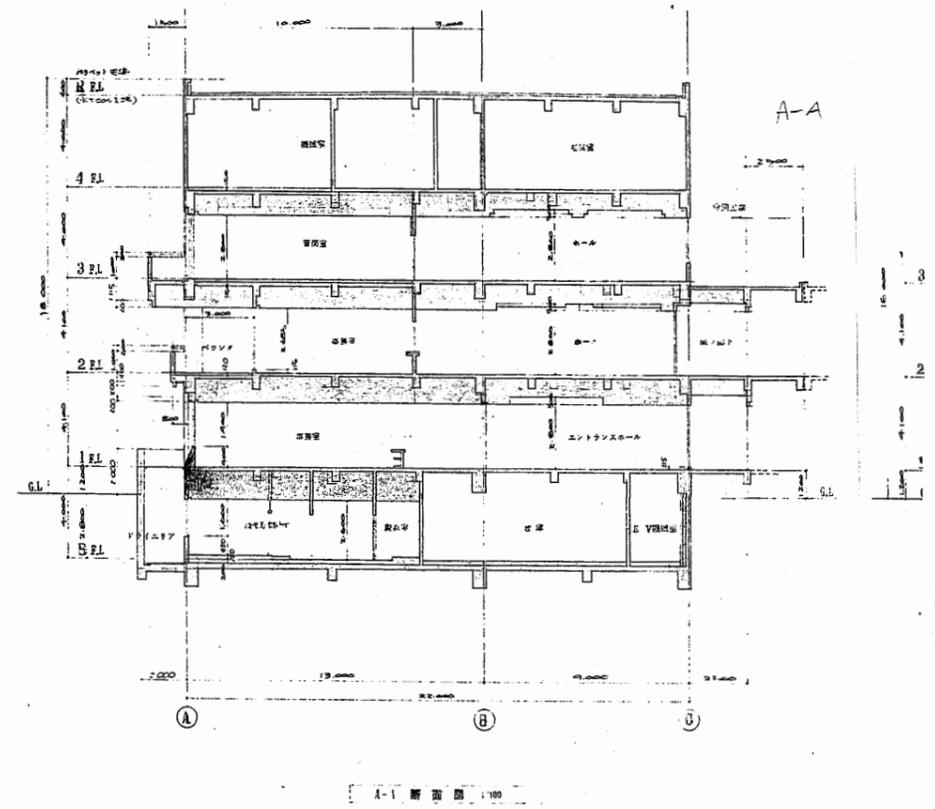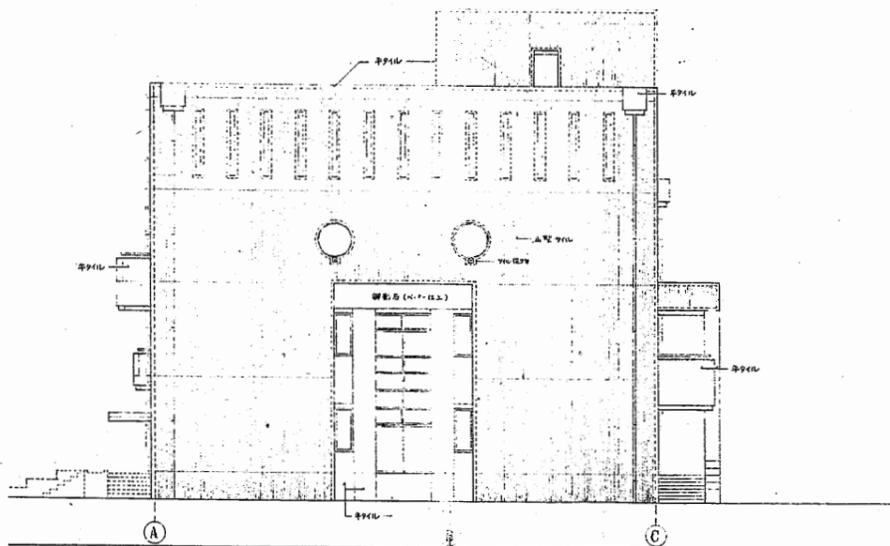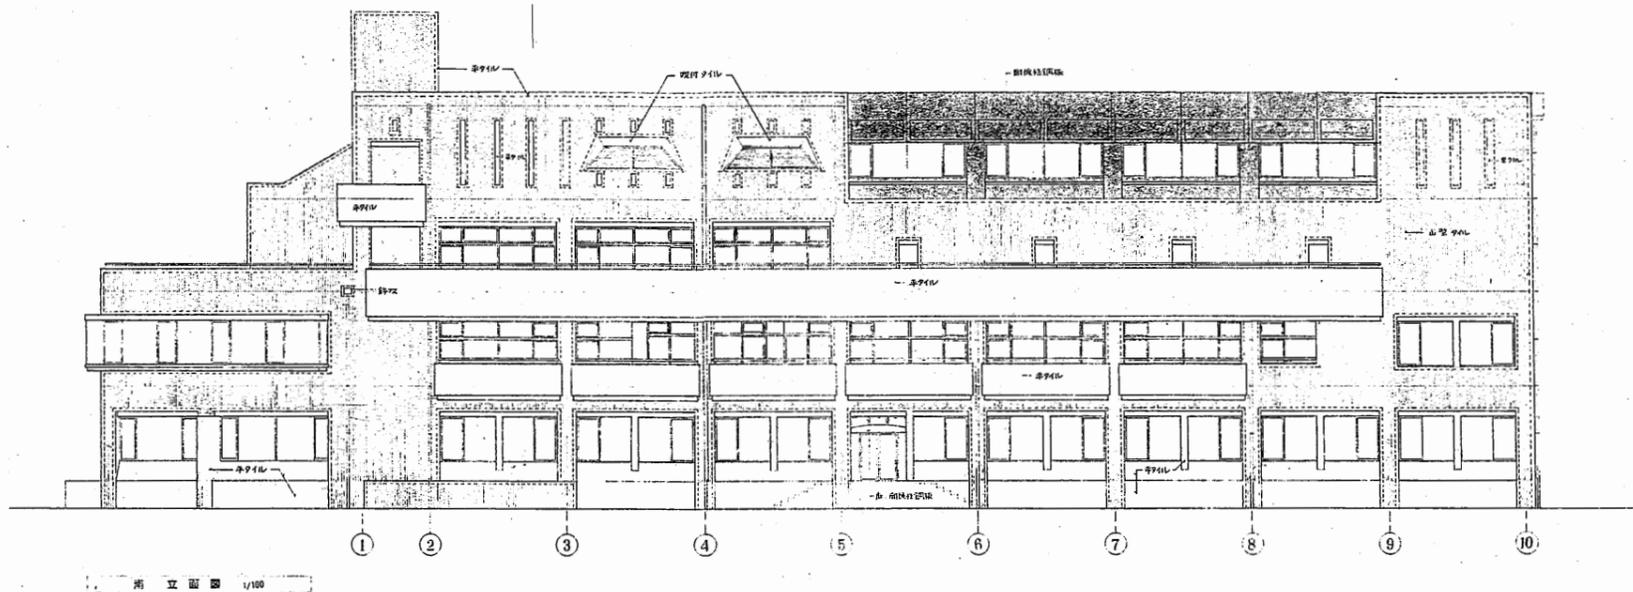

西行政C


工事名	追浜行政センターほか9か所建築基準法第12条定期点検業務委託			設計者資格 氏名	級建築士登録第 号			課長	主査等	担当者	横須賀市 財政部 FM推進課
図面名称	立面図・断面図	図番	縮尺	N/S	作図	平成	年	月	日		

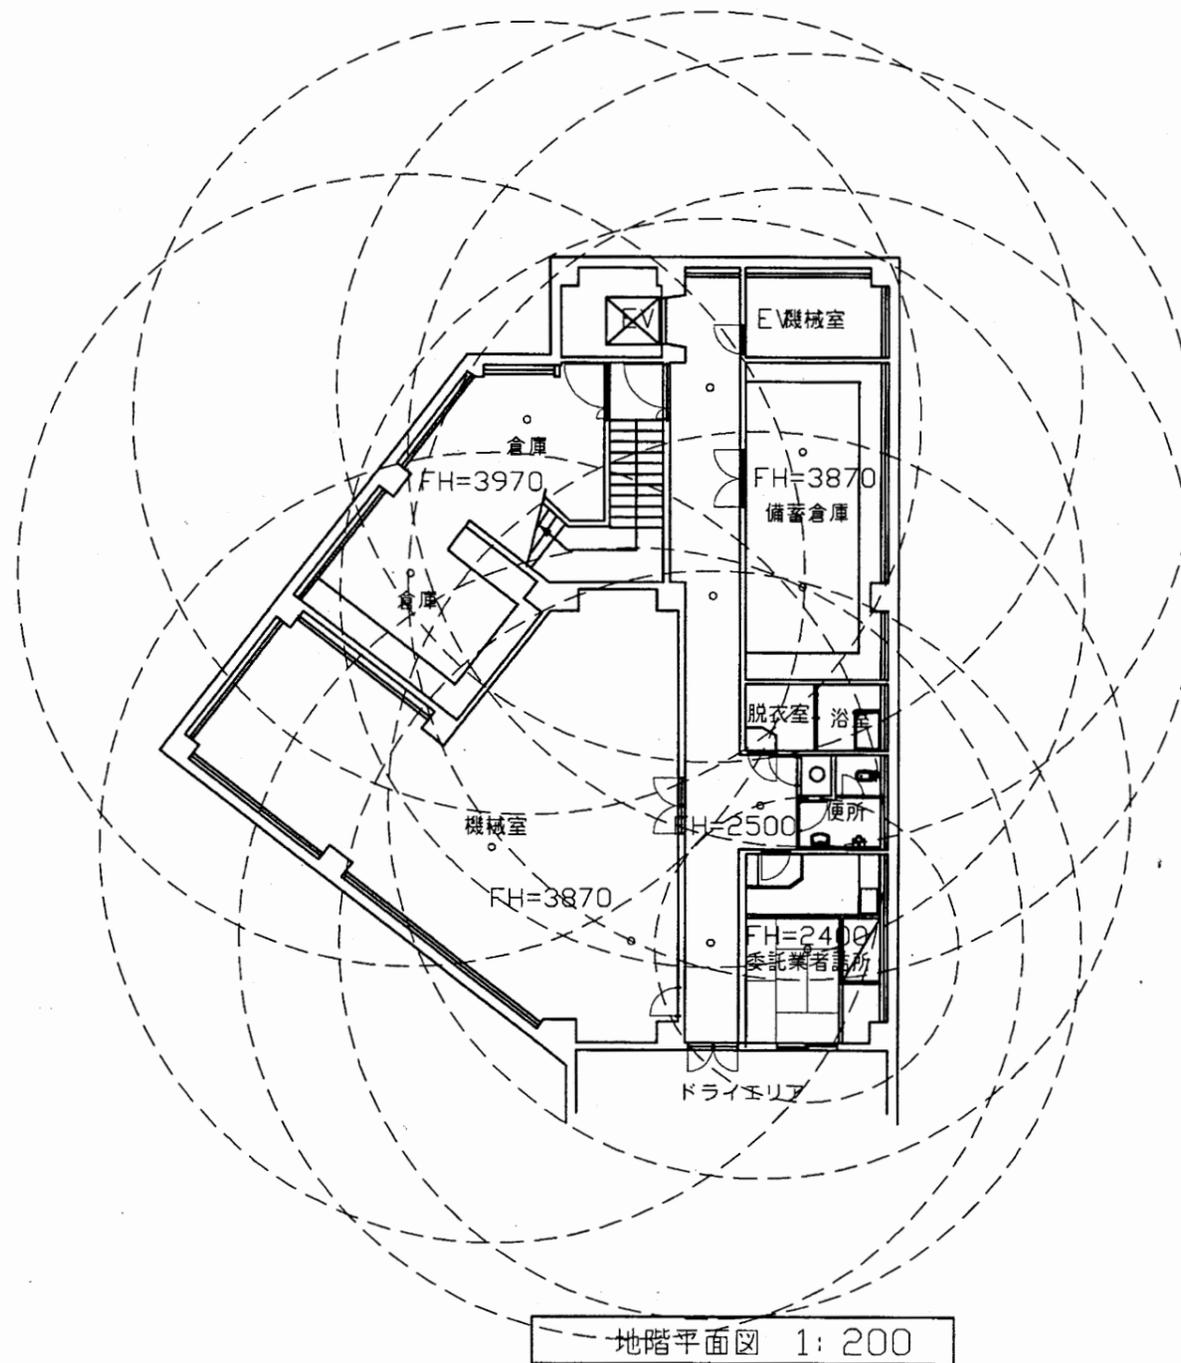

地階平面図 1:200

西行政C


工事名	追浜行政センターほか9か所建築基準法第12条定期点検業務委託			設計者資格 氏名	級建築士登録第 号			課長	主査等	担当者	横須賀市 財政部 FM推進課
図面名称	非常照明	図番	縮尺	1:200	作図	平成	年	月	日		

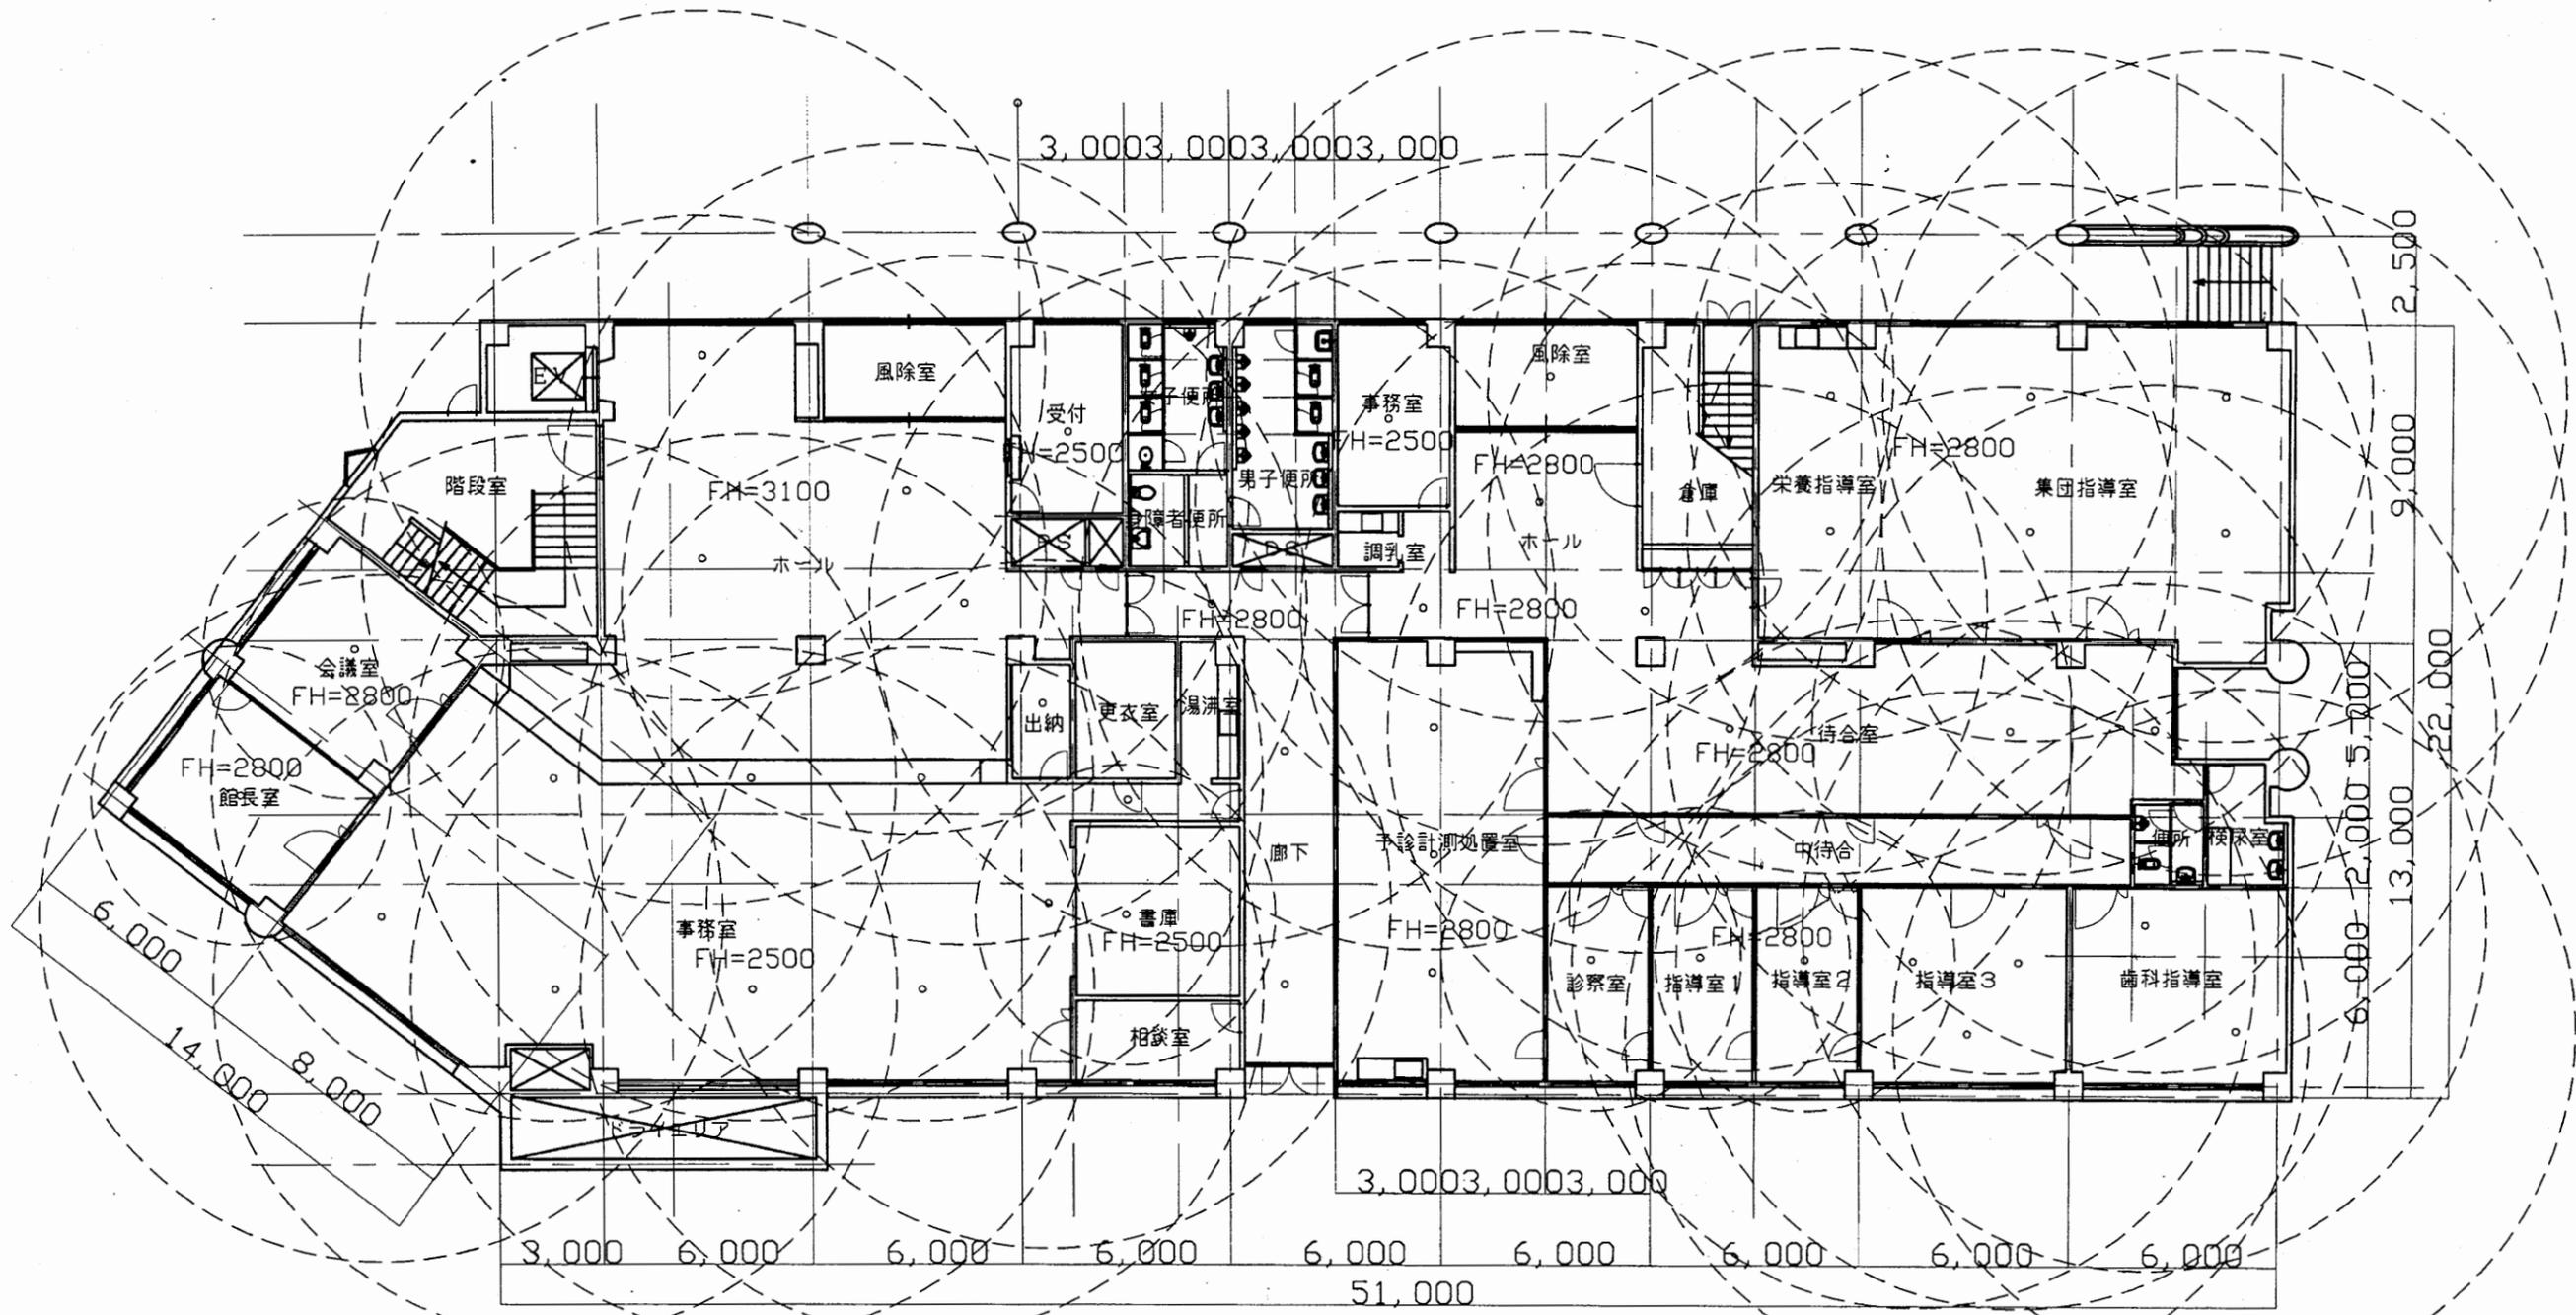

1階平面図 1:200

西行政C


工事名	追浜行政センターほか9か所建築基準法第12条定期点検業務委託			設計者資格 氏名	級建築士登録第 号			課長	主査等	担当者	横須賀市 財政部 FM推進課
図面名称	非常照明	図番	縮尺	1:200	作図	平成	年	月	日		

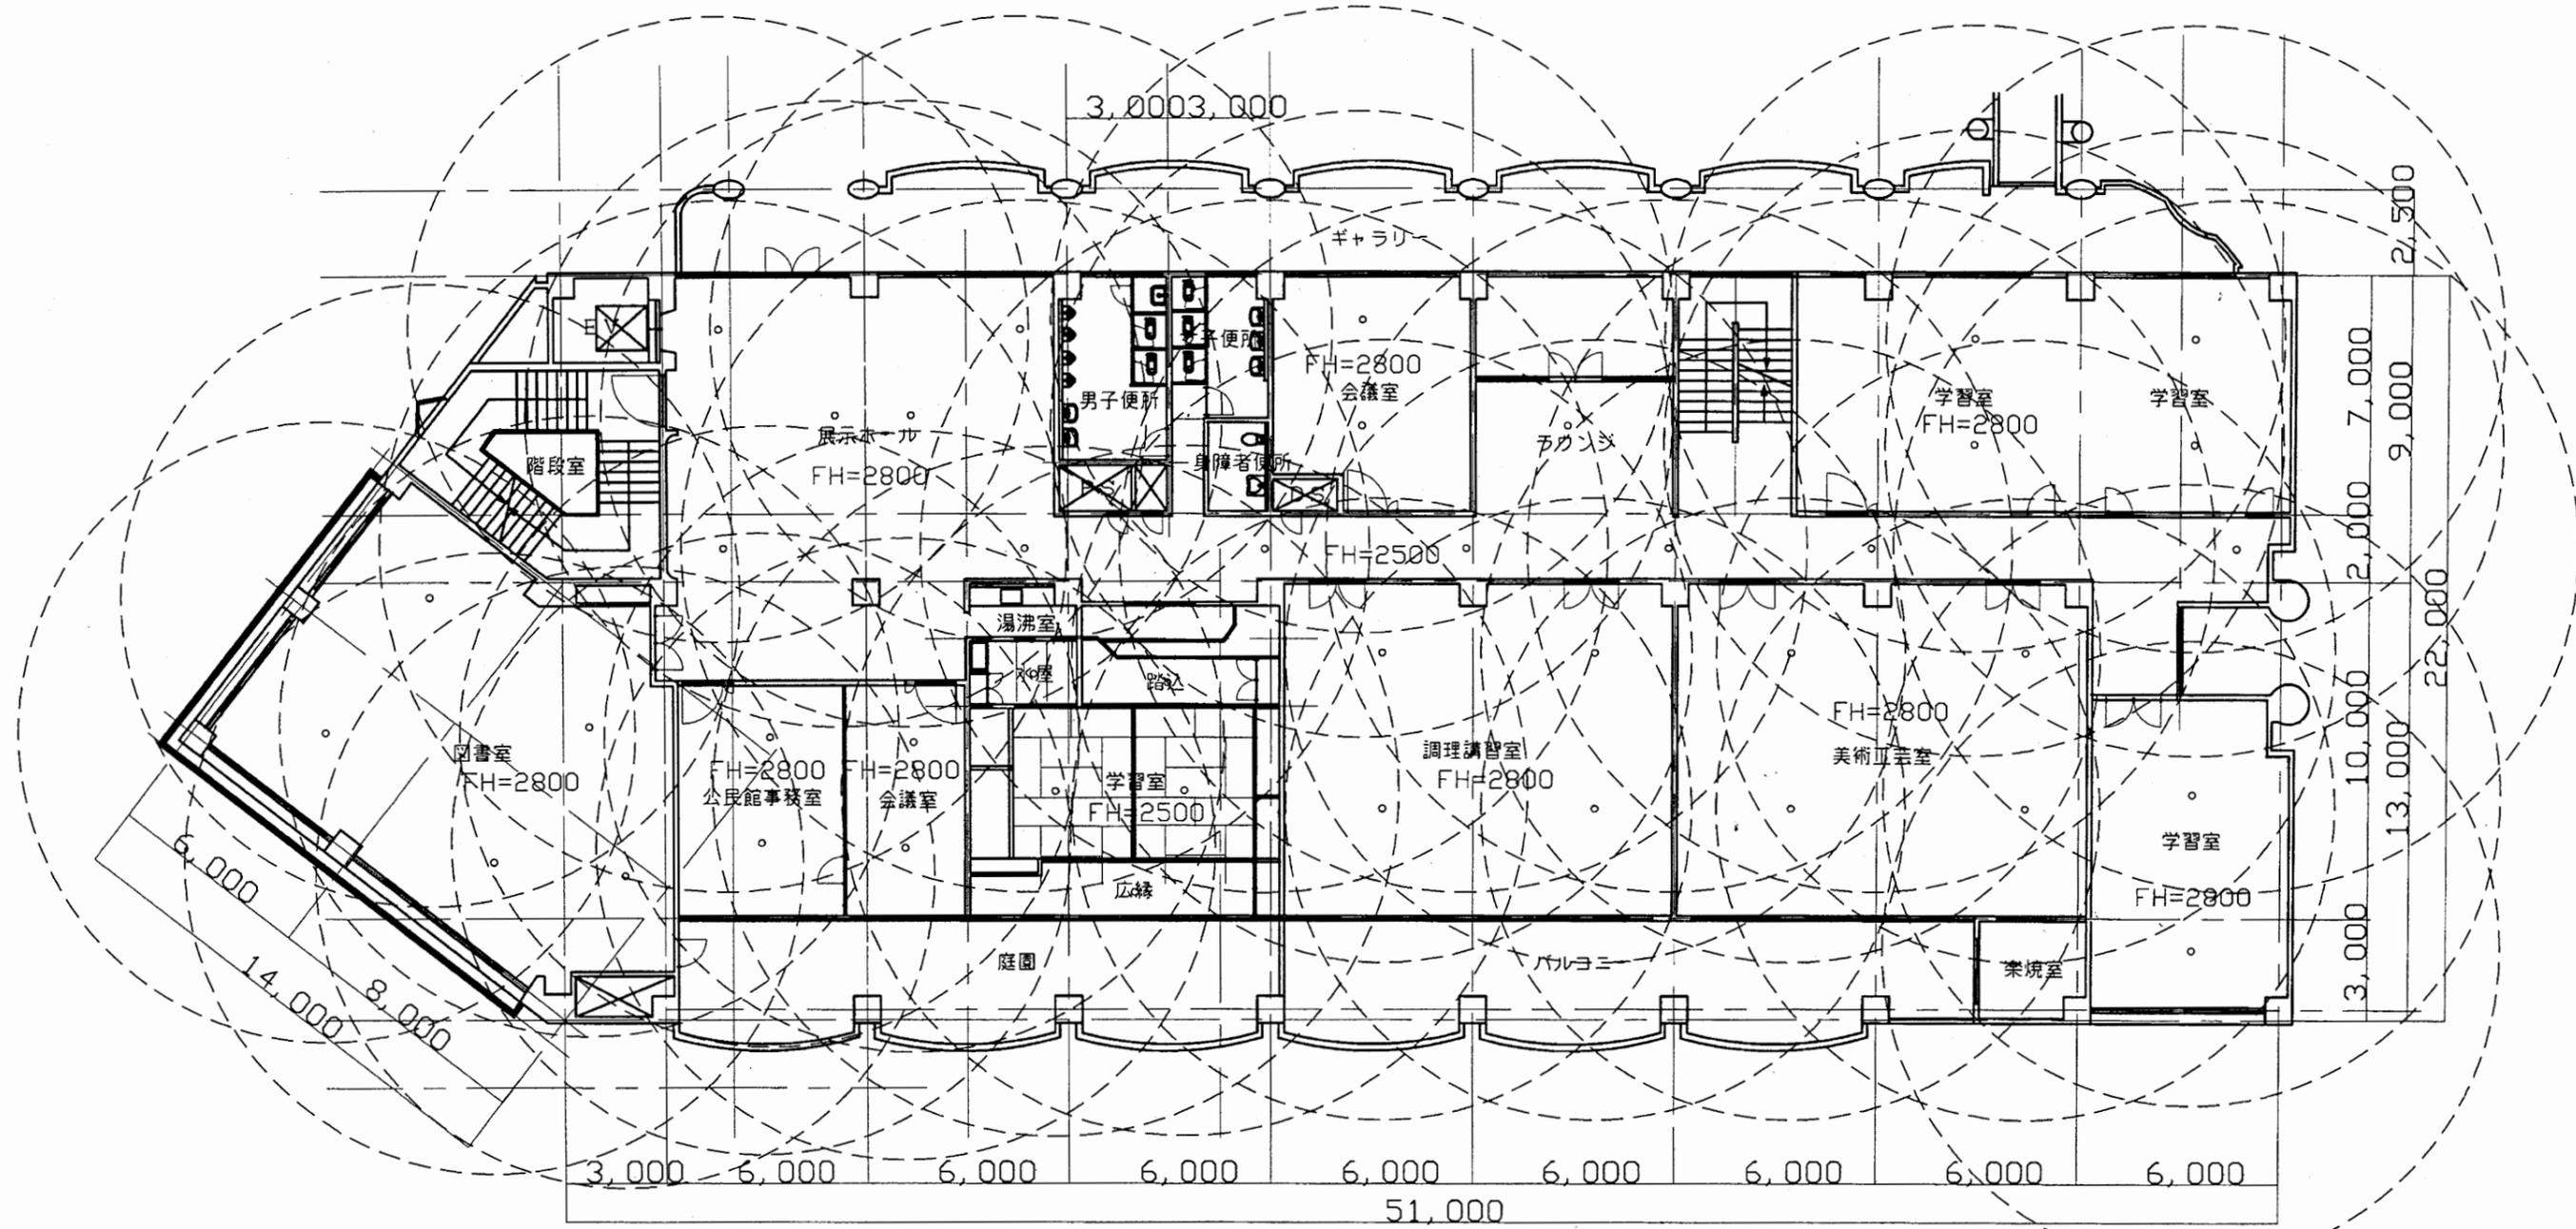

2階平面図 1: 200

西行政C


工事名	追浜行政センターほか9か所建築基準法第12条定期点検業務委託			設計者資格 氏名	級建築士登録第	号	課長	主査等	担当者	横須賀市 財政部 FM推進課
図面名称	非常照明	図番	縮尺	1:200	作図	平成	年	月	日	

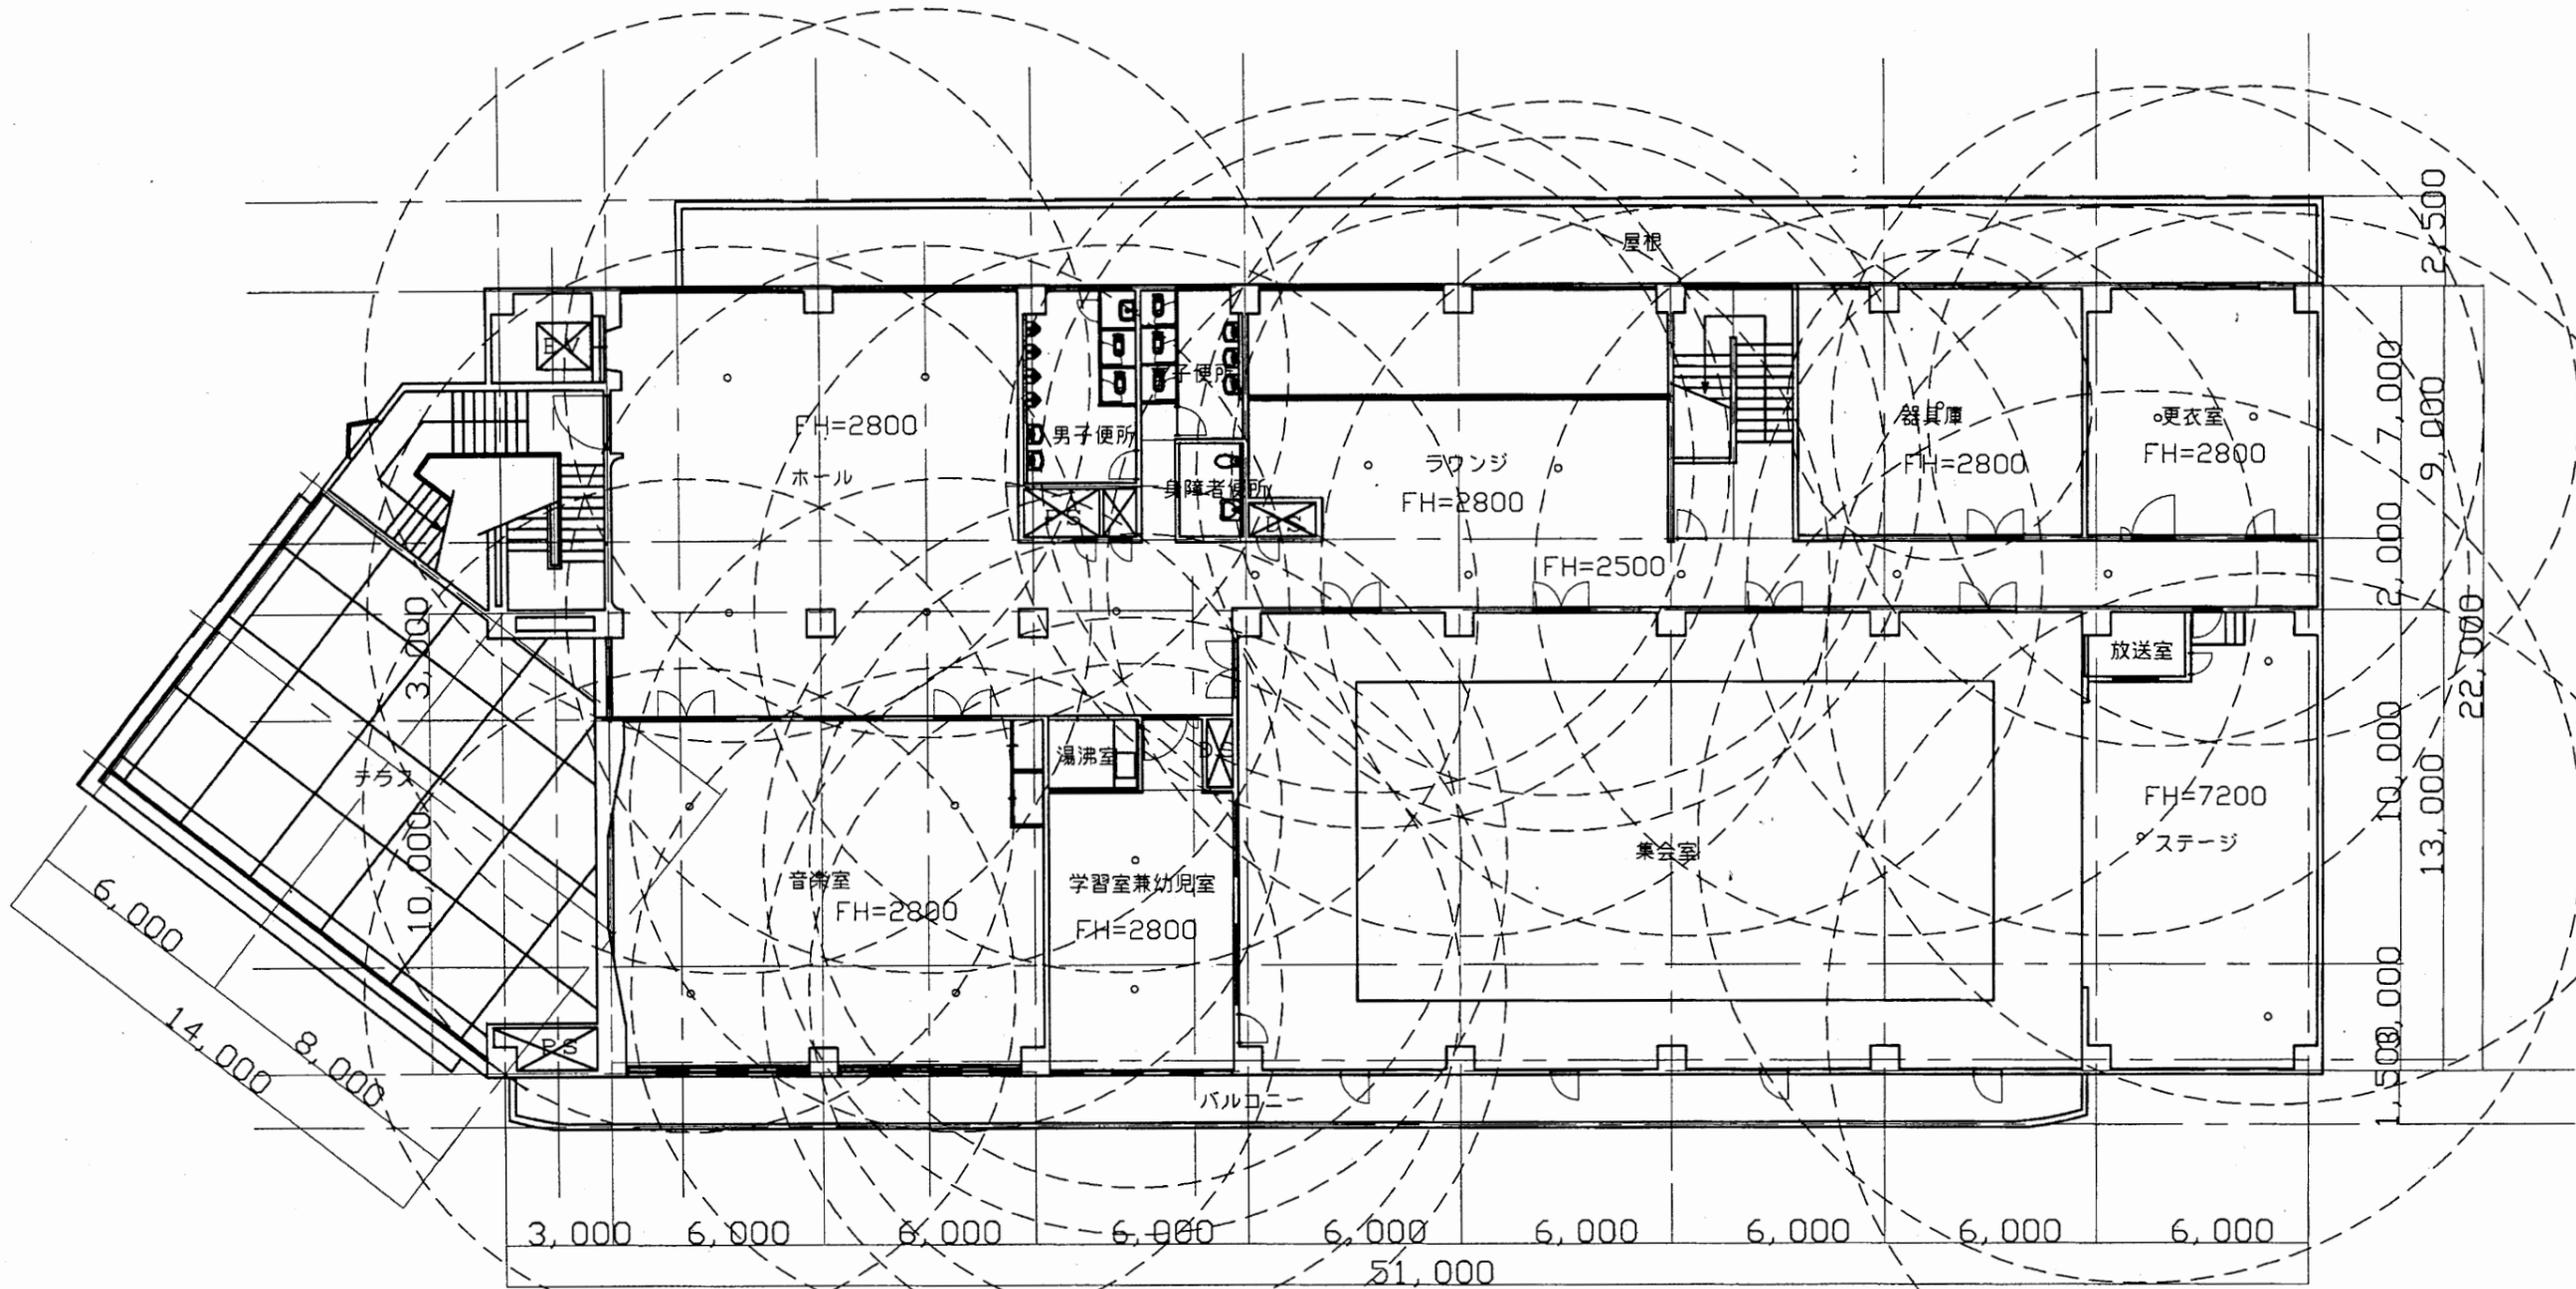

3階平面図 1:200

西行政C


工事名	追浜行政センターほか9か所建築基準法第12条定期点検業務委託			設計者資格 氏名	級建築士登録第 号			課長	主査等	担当者	横須賀市 財政部 FM推進課
図面名称	非常照明	図番	縮尺	1:200	作図	平成 年 月 日					

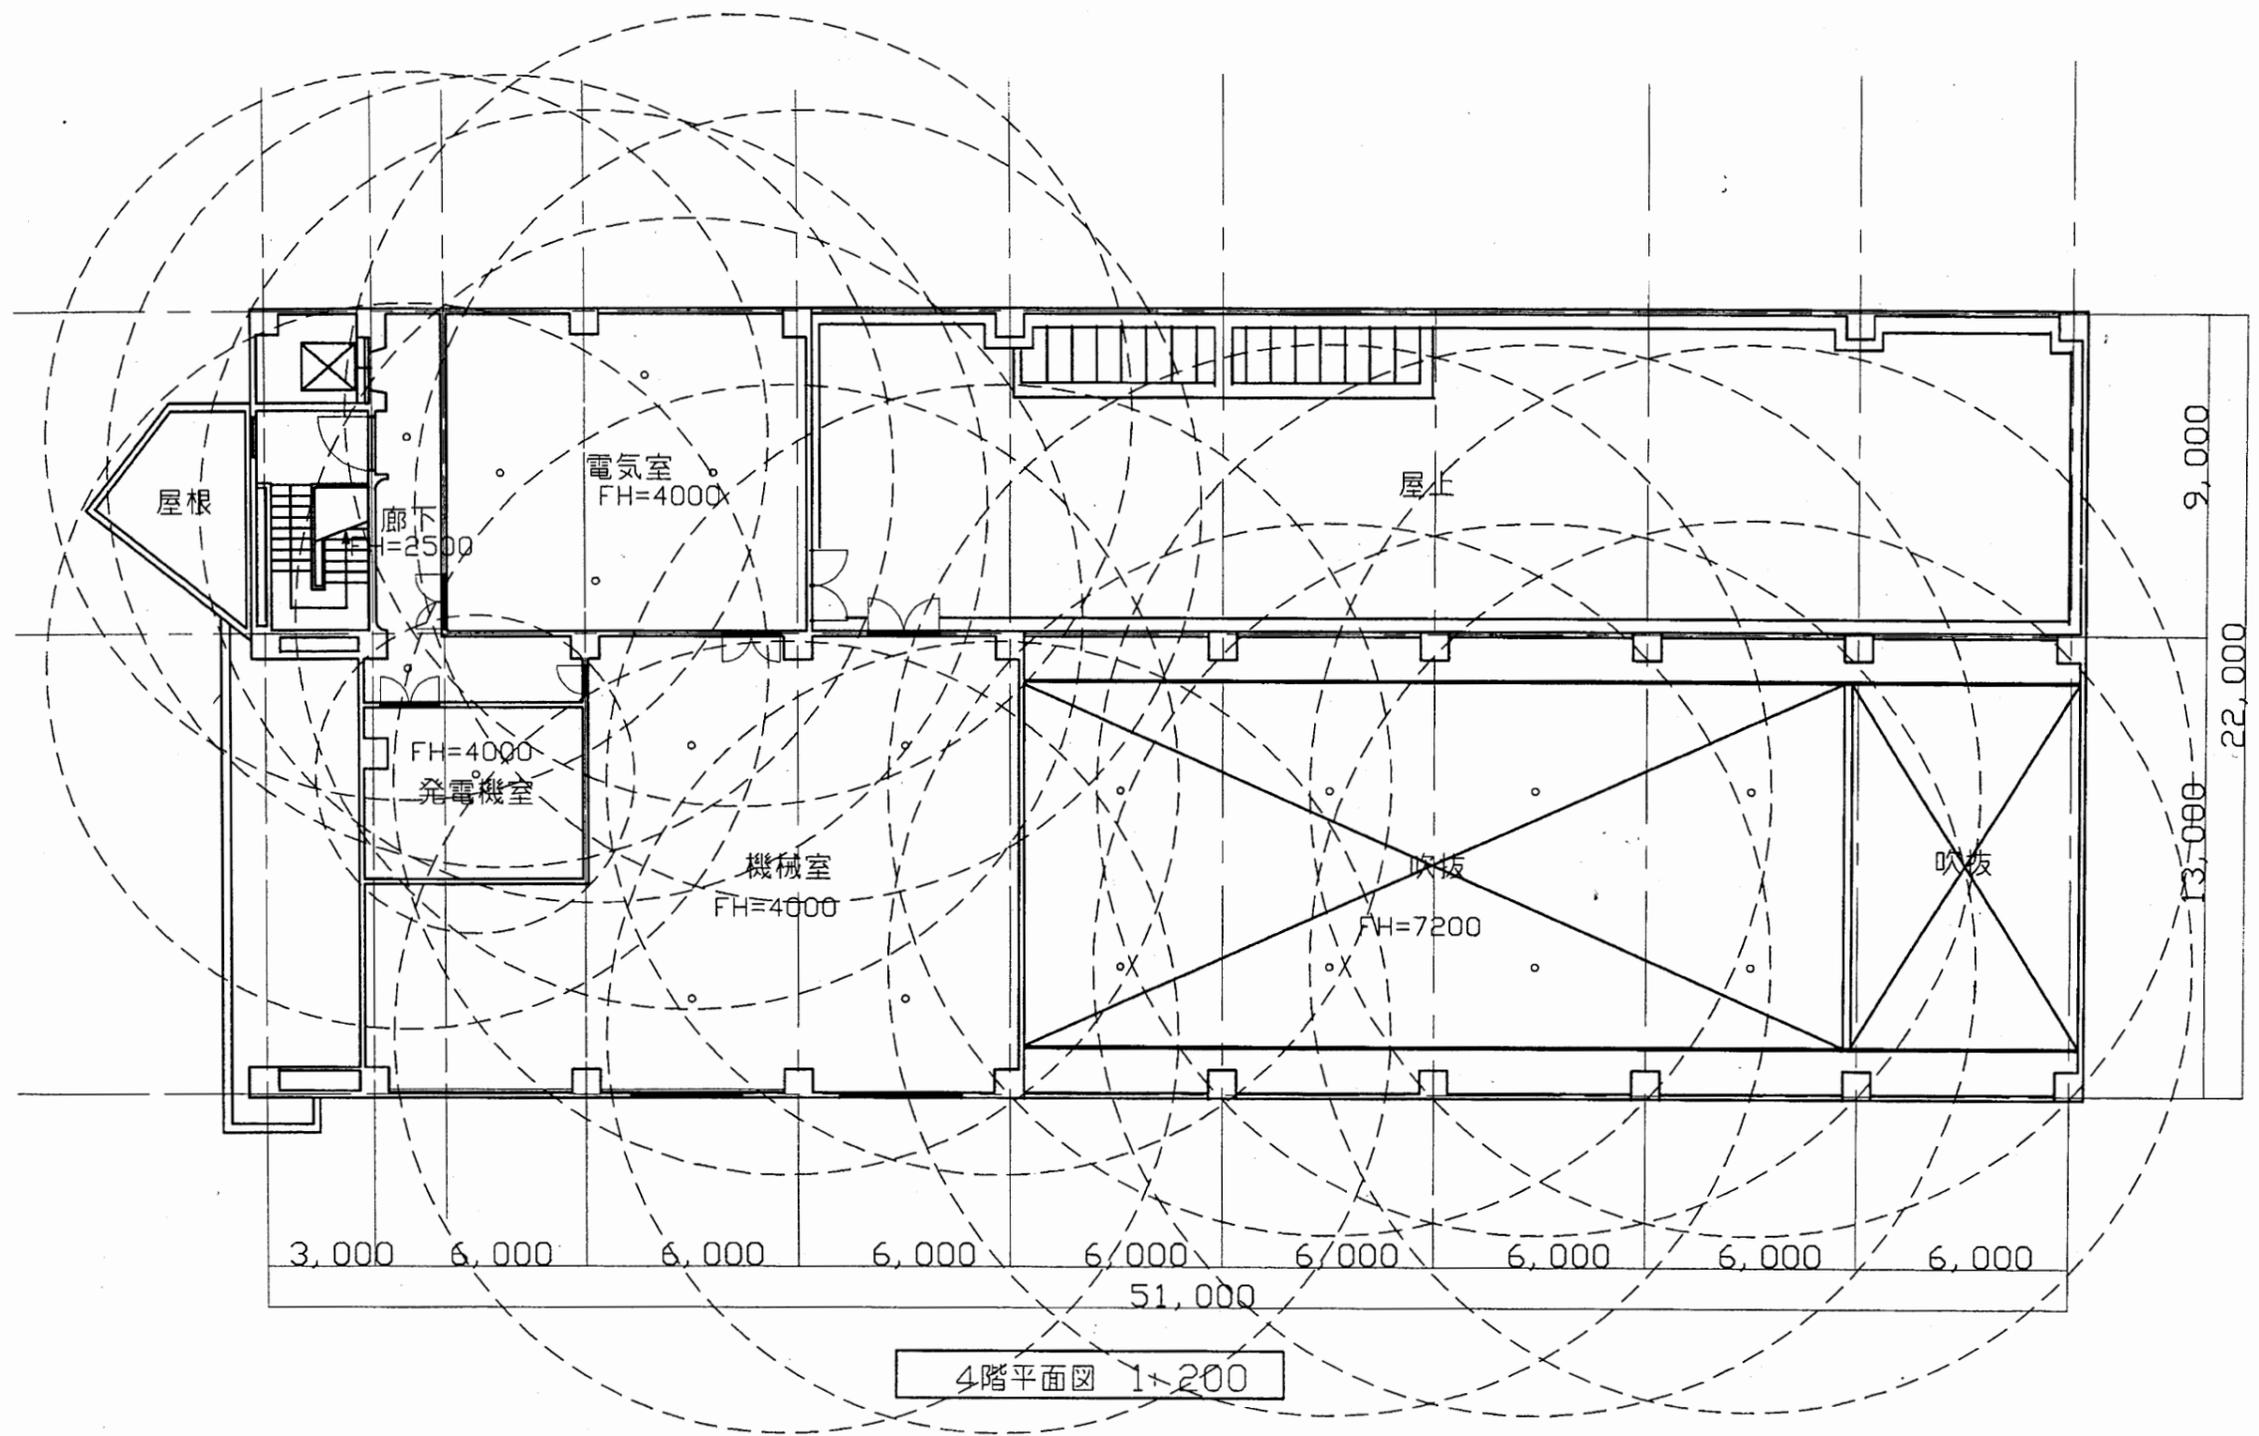

4階平面図 1:200


西行政C

工事名	追浜行政センターほか9か所建築基準法第12条定期点検業務委託			設計者資格 氏名	級建築士登録第 号			課長	主査等	担当者	横須賀市 財政部 FM推進課
図面名称	非常照明	図番	縮尺	1:200	作図	平成	年	月	日		

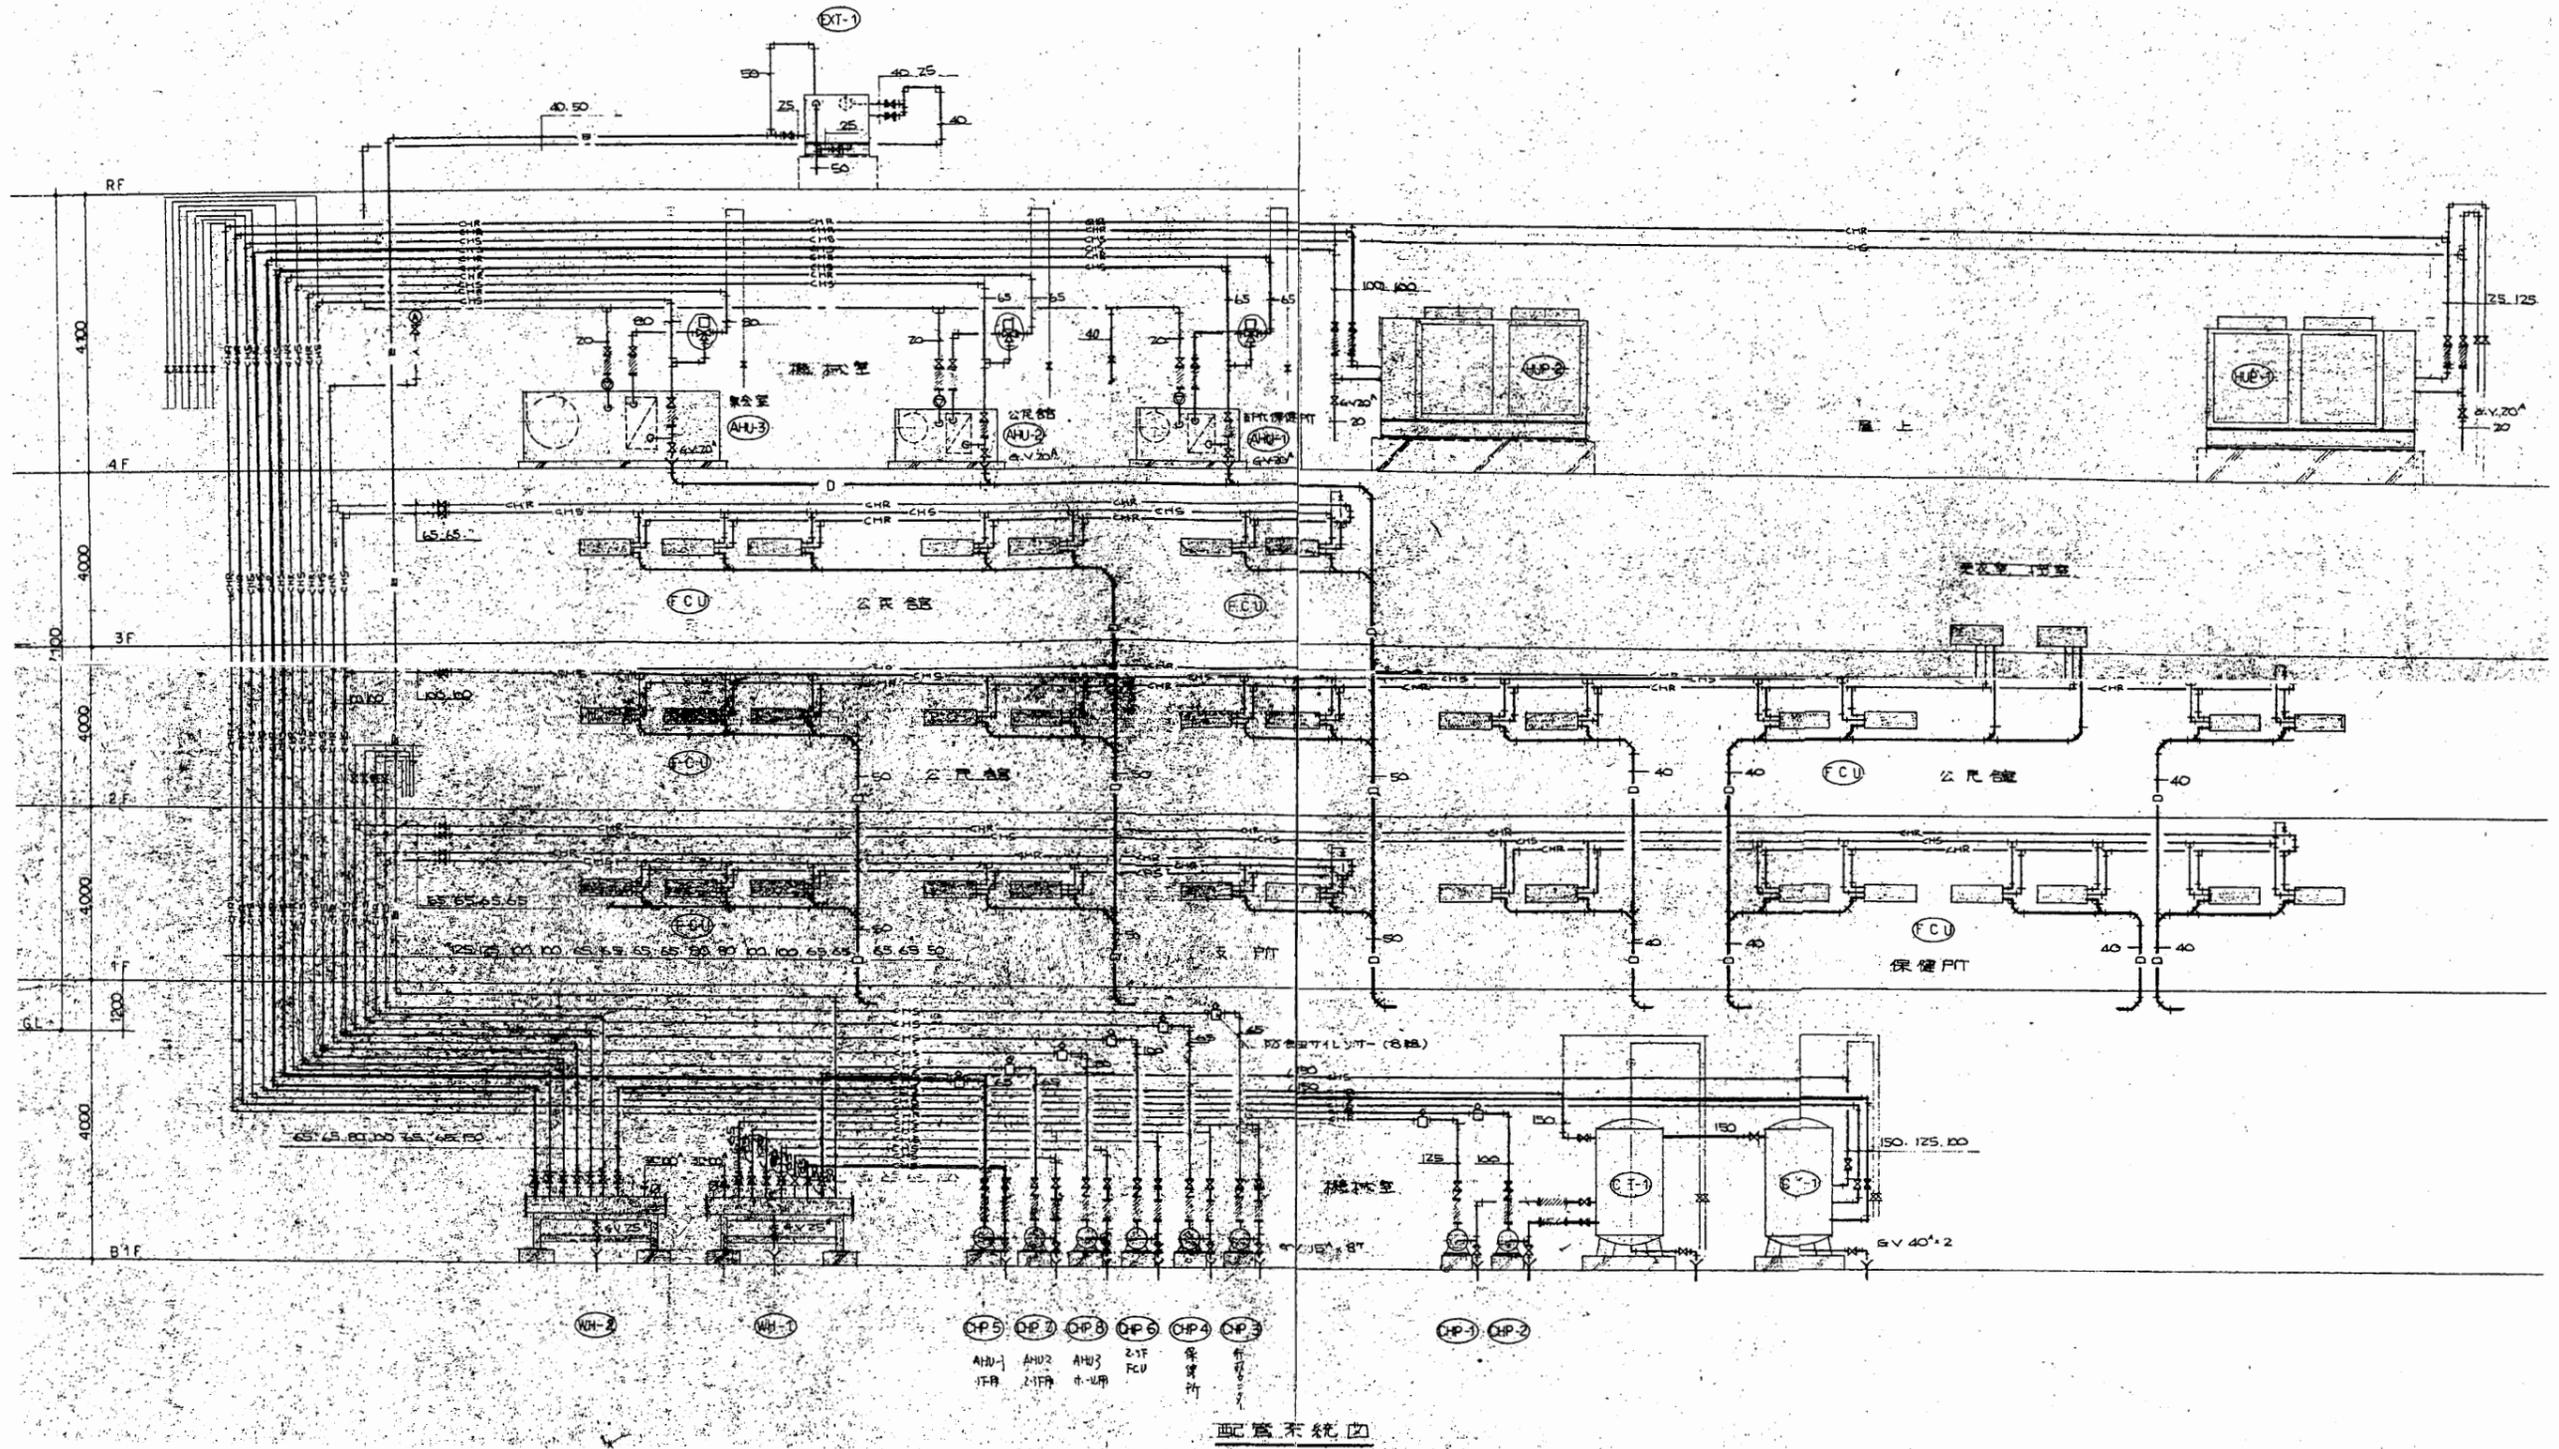

西行政C


工事名	追浜行政センターほか9か所建築基準法第12条定期点検業務委託		設計者資格 氏名	級建築士登録第 号		課長	主査等	担当者	横須賀市 財政部 FM推進課
図面名称	設備図	図番	縮尺	NS	作図	平成 年 月 日			

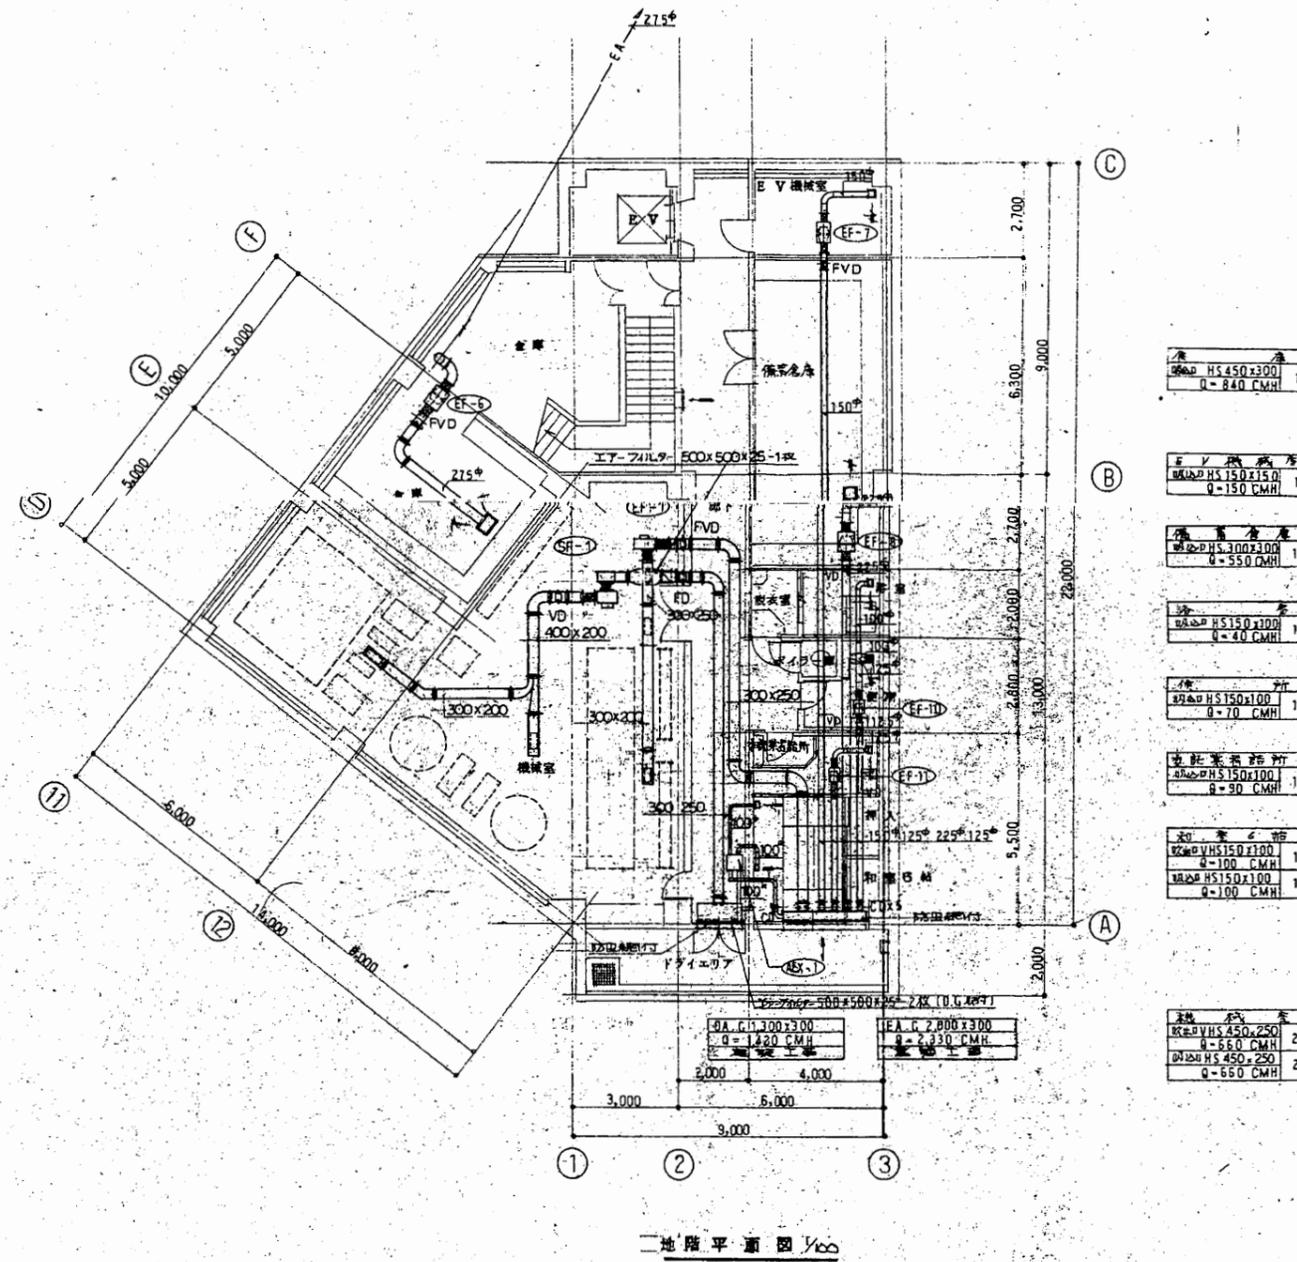

西行政C

工事名	追浜行政センターほか9か所建築基準法第12条定期点検業務委託			設計者資格 氏名	級建築士登録第 号			課長	主査等	担当者	横須賀市 財政部 FM推進課
図面名称	設備図	図番	縮尺	NS	作図	平成	年	月	日		


エレベーター 機種: HS 300x300 Q=600CMH	増設空調機 機種: C-2 #12.5 Q=40 CMH	予備機 機種: HS 300x300 Q=570 CMH	予備機 機種: HS 350x300 Q=760 CMH	給気機 機種: HS 150x100 Q=50 CMH
ファンコイル 機種: C-2 #12.5 Q=80 CMH	増設空調機 機種: HS 2250x240 Q=3300 CMH	増設機 機種: FCU搭載 Q=150 CMH	給気機 機種: HS 200x200 Q=210 CMH	給気機 機種: HS 500x150 Q=500 CMH

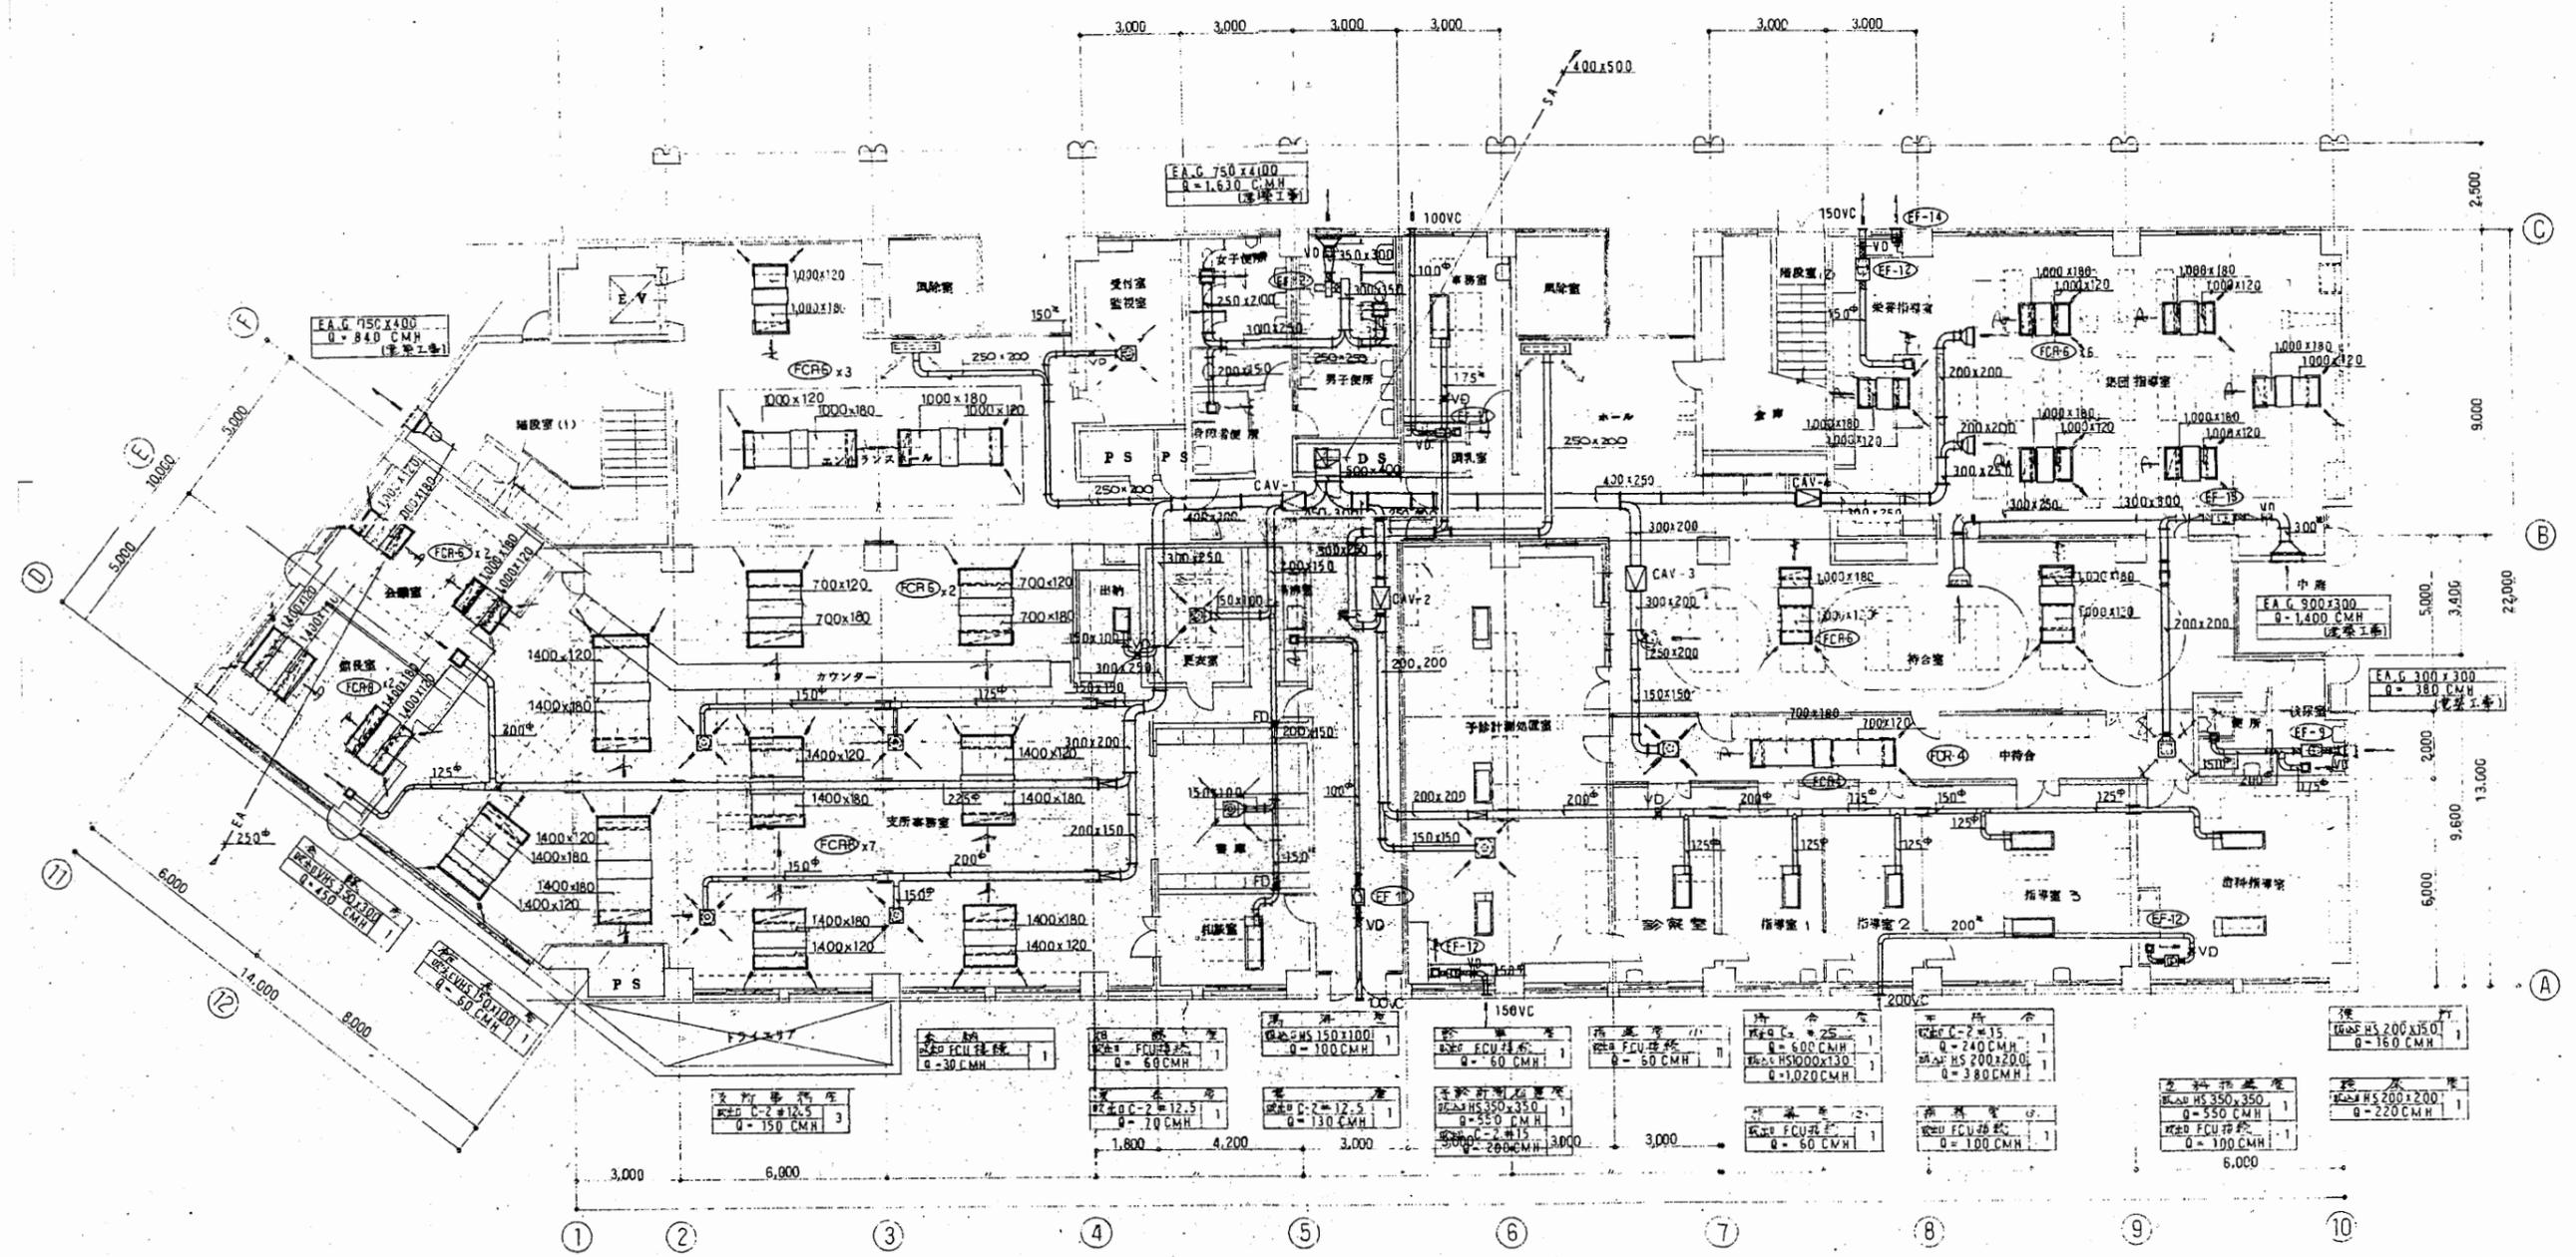

1階平面図 1/50

西行政C


工事名	追浜行政センターほか9か所建築基準法第12条定期点検業務委託			設計者資格 氏名	級建築士登録第 号			課長	主査等	担当者	横須賀市 財政部 FM推進課
図面名称	設備図	図番	縮尺	NS	作図	平成 年 月 日					

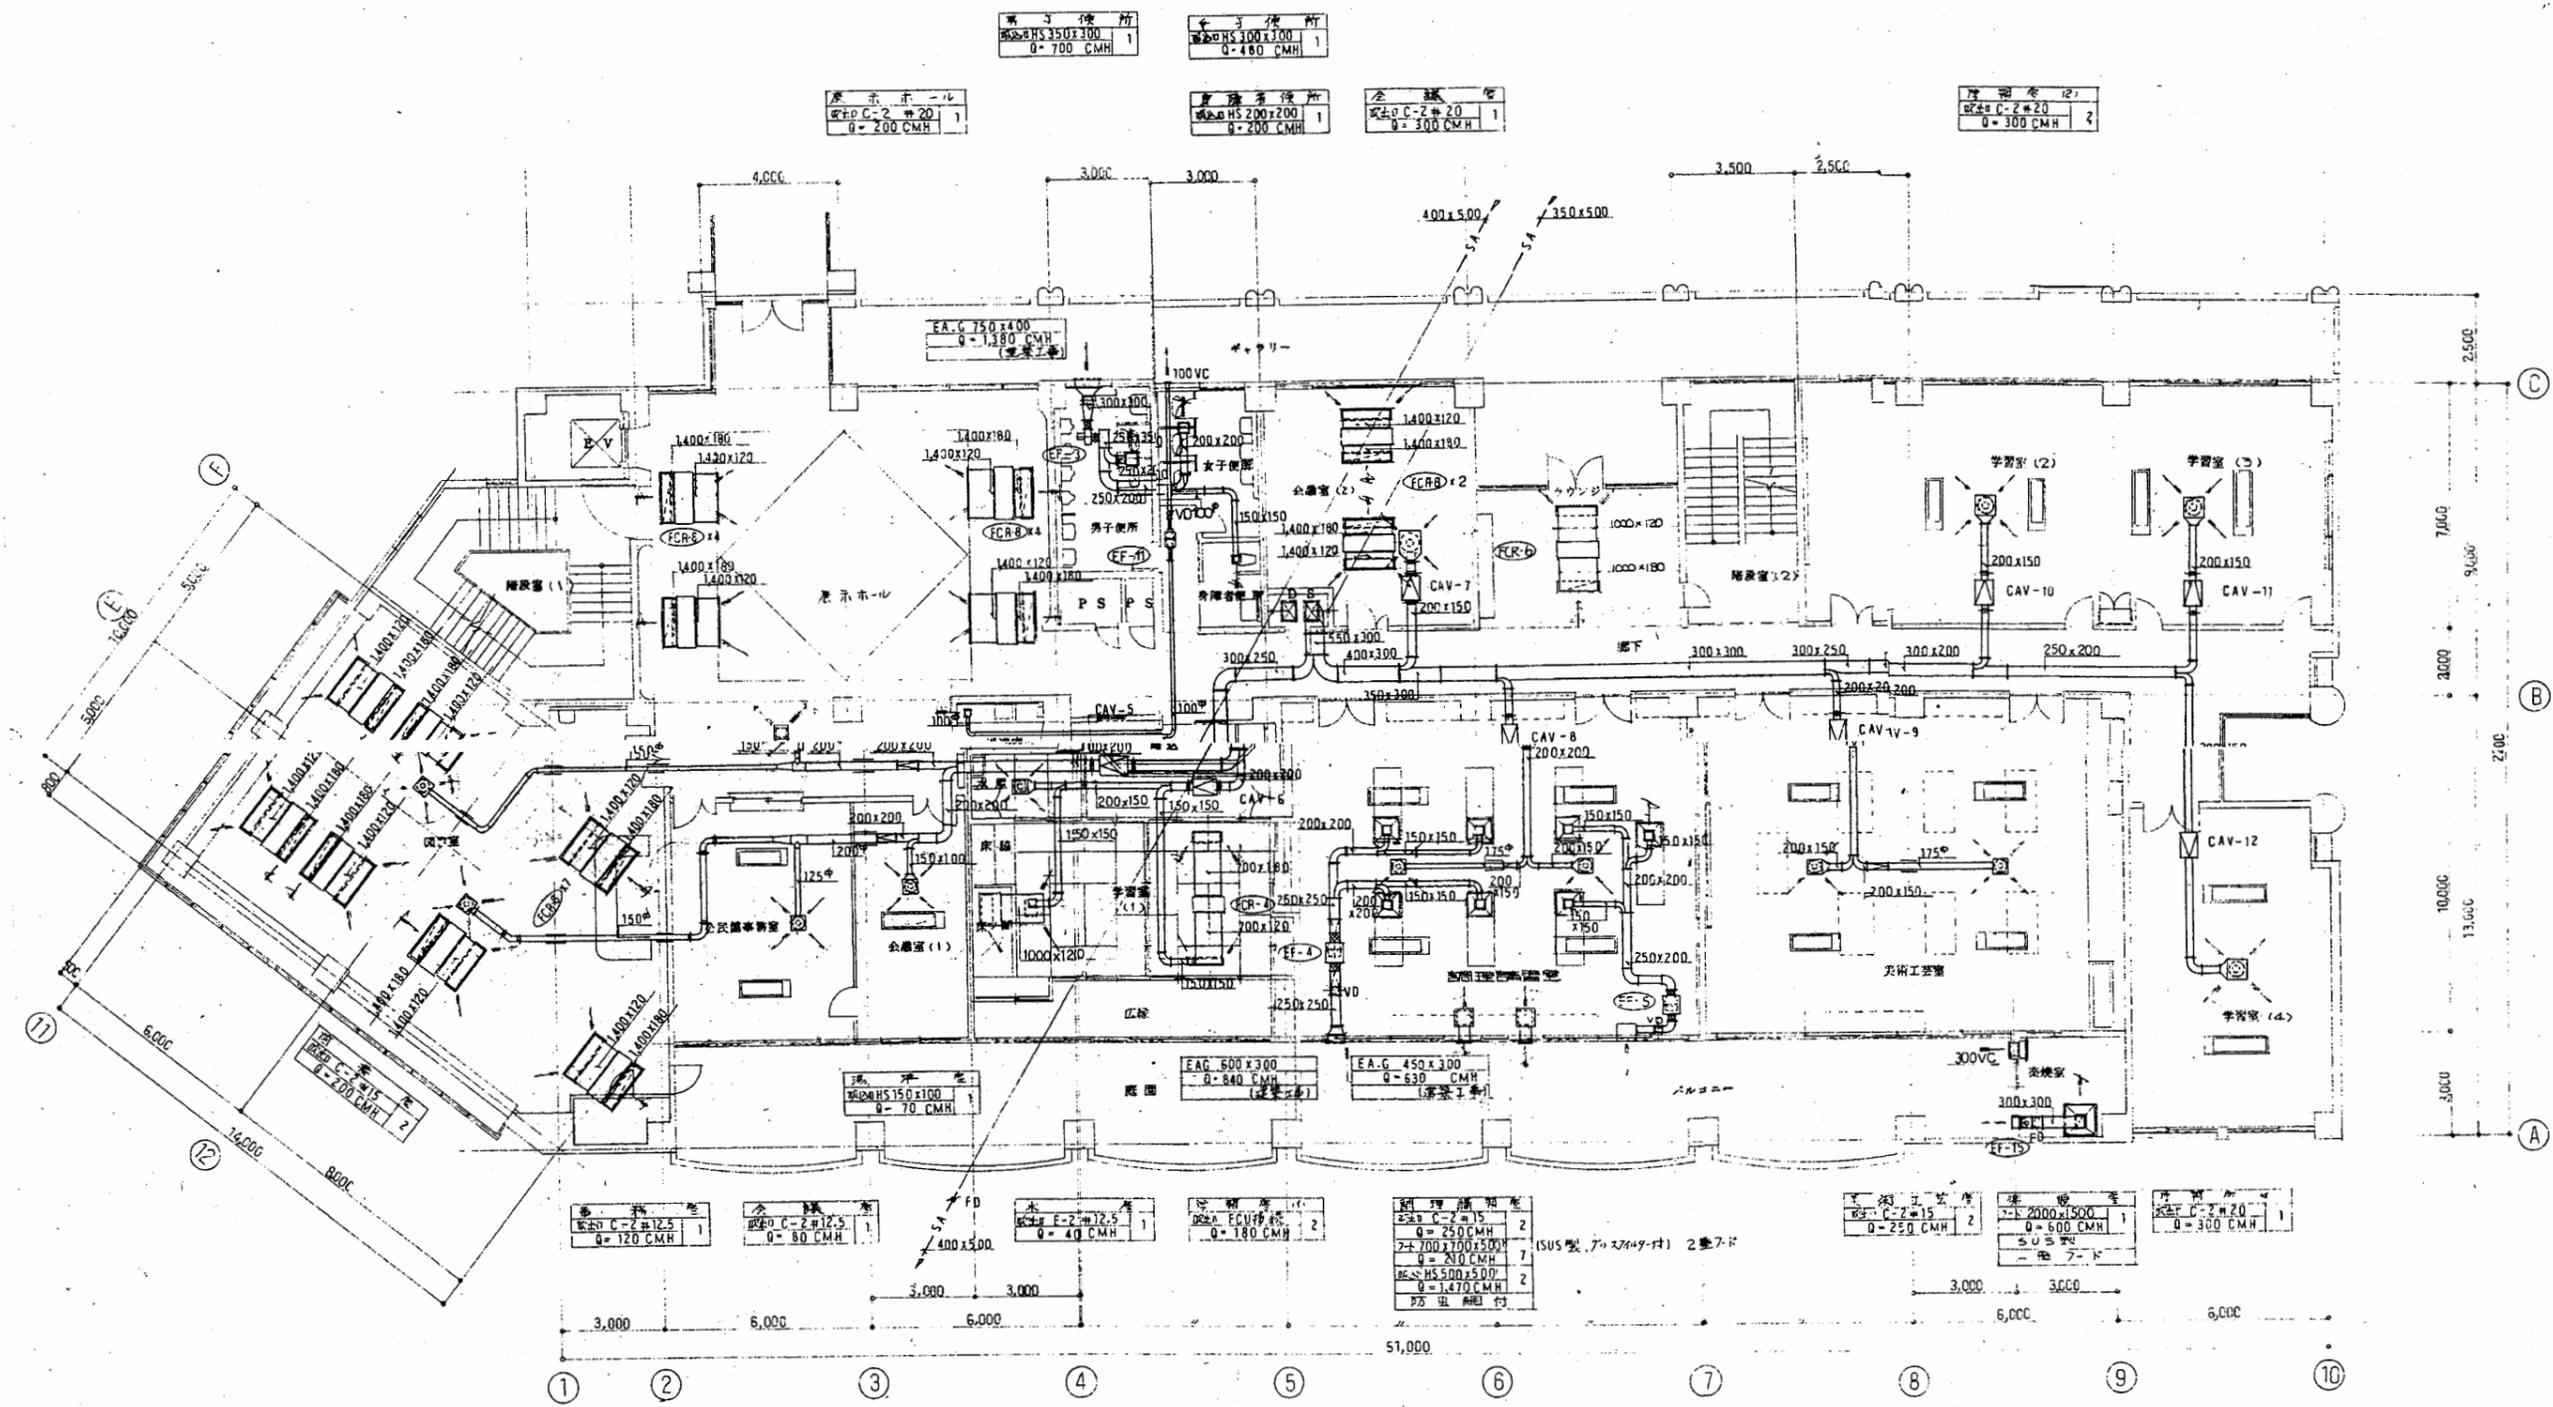

2階平面図 1/60


西行政C

工事名	追浜行政センターほか9か所建築基準法第12条定期点検業務委託			設計者資格 氏名	級建築士登録第 _____ 号			課長	主査等	担当者	横須賀市 財政部 FM推進課
図面名称	設備図	図番	縮尺	NS	作図	平成 年 月 日					

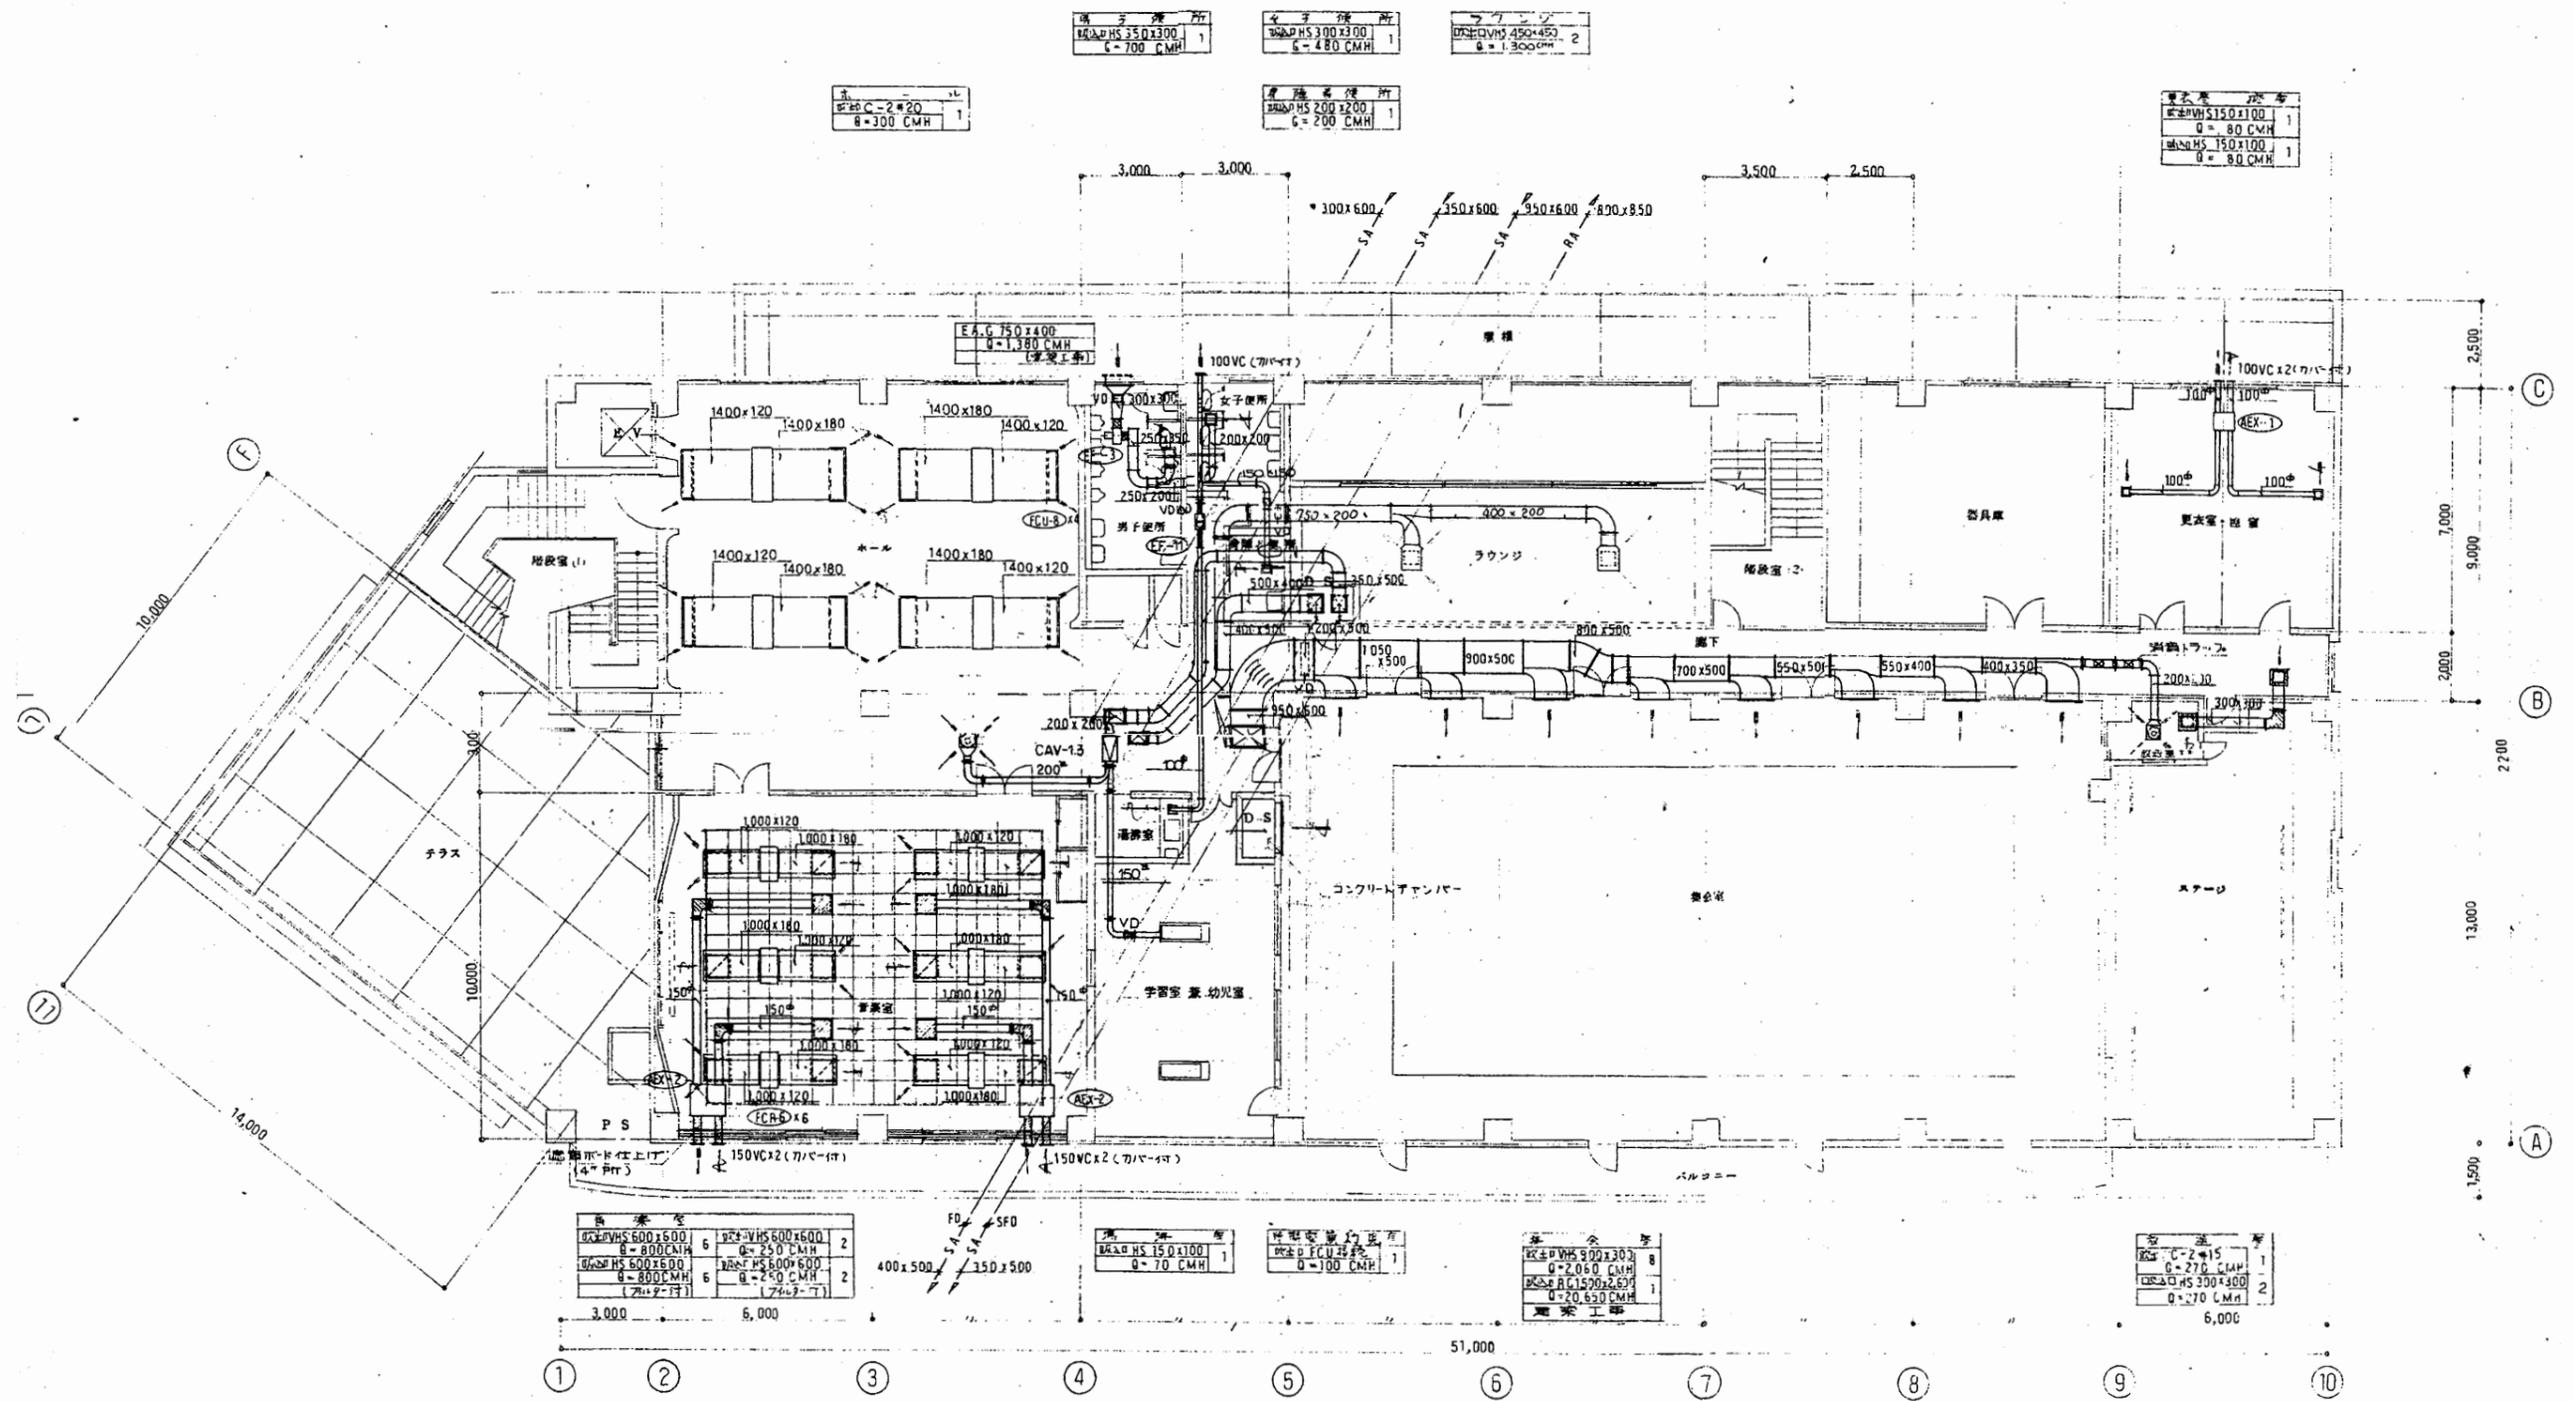

西行政C


工事名	追浜行政センターほか9か所建築基準法第12条定期点検業務委託			設計者資格 氏名	級建築士登録第 号			課長	主査等	担当者	横須賀市 財政部 FM推進課
図面名称	設備図	図番	縮尺	NS	作図	平成 年 月 日					

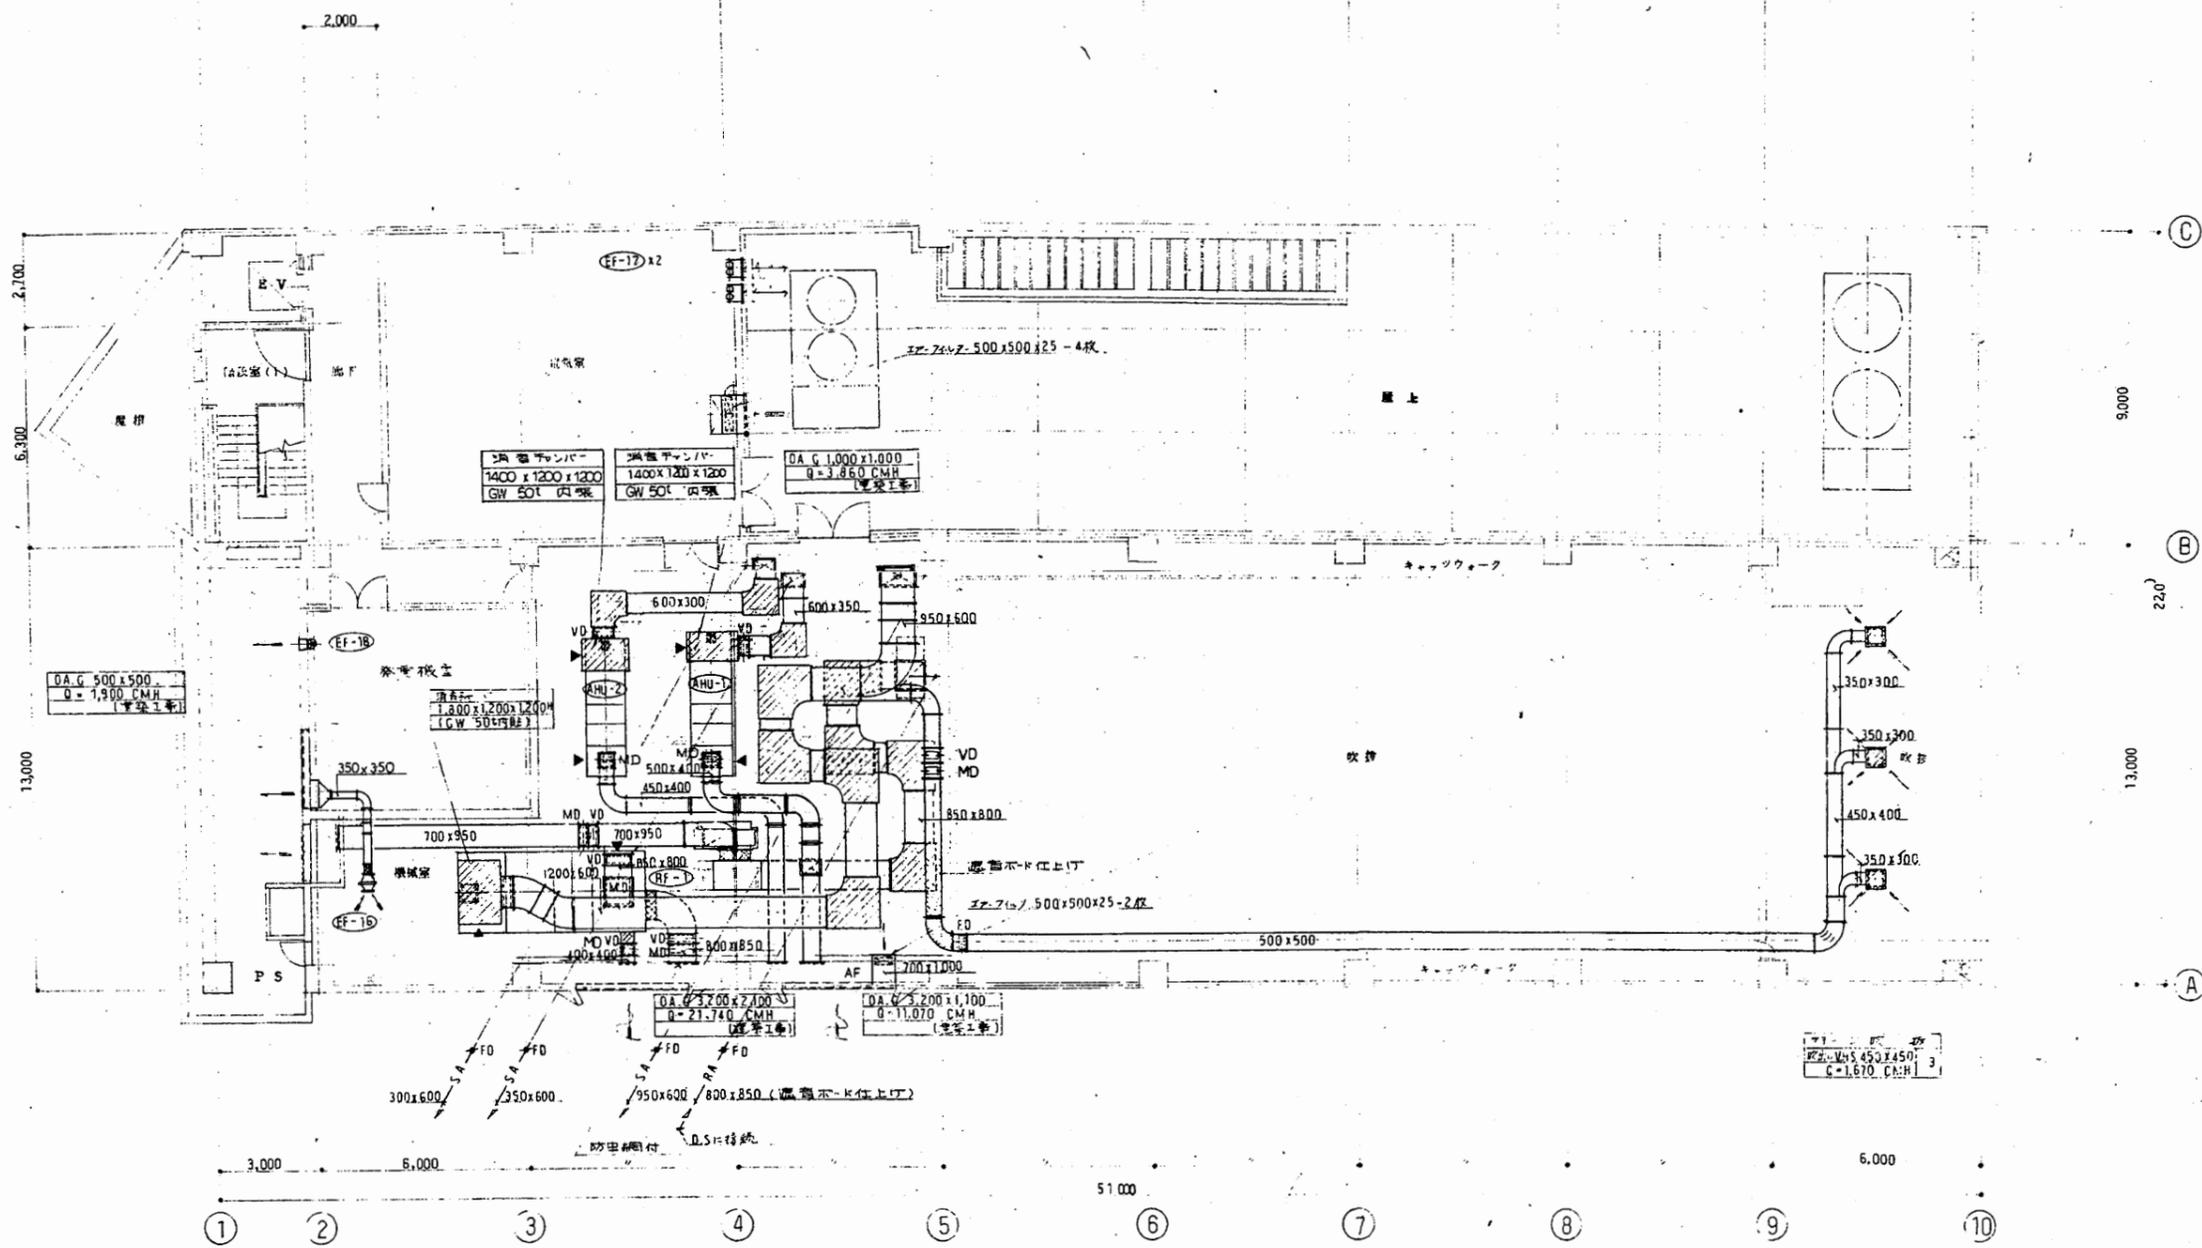

4階平面図 1/100

西行政C


工事名	追浜行政センターほか9か所建築基準法第12条定期点検業務委託			設計者資格 氏名	級建築士登録第 _____ 号			課長	主査等	担当者	横須賀市 財政部 FM推進課
図面名称	設備図	図番	縮尺	NS	作図	平成 年 月 日					

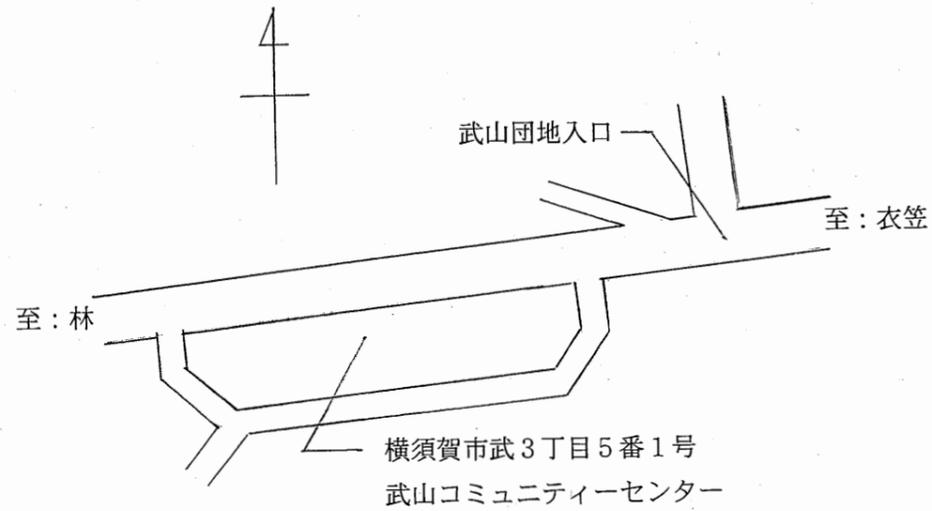

横須賀市武3丁目5番1号
武山コミュニティーセンター


案内図

主要用途	地域自治活動センター、青少年の家			
構造規模	鉄筋コンクリート(一部鉄骨造) 階数・地上2階			
建築面積	1179.97㎡ (外構工事プロパン庫・ゴミ置場3.0㎡含)			
延床面積	1659.98㎡ (外構工事プロパン庫・ゴミ置場3.0㎡含)			
床面積	1階	2階	計	
A棟	1088.00㎡	511.16㎡	71.82㎡	1659.98㎡
B棟	9.00㎡			9.00㎡
計	1077.00㎡	511.16㎡	71.82㎡	1659.98㎡
覆ぺい率	39.81% < 60%			
容積率	56.04% < 200%			
高さ	軒高 11.102m		最高高さ12.600m	

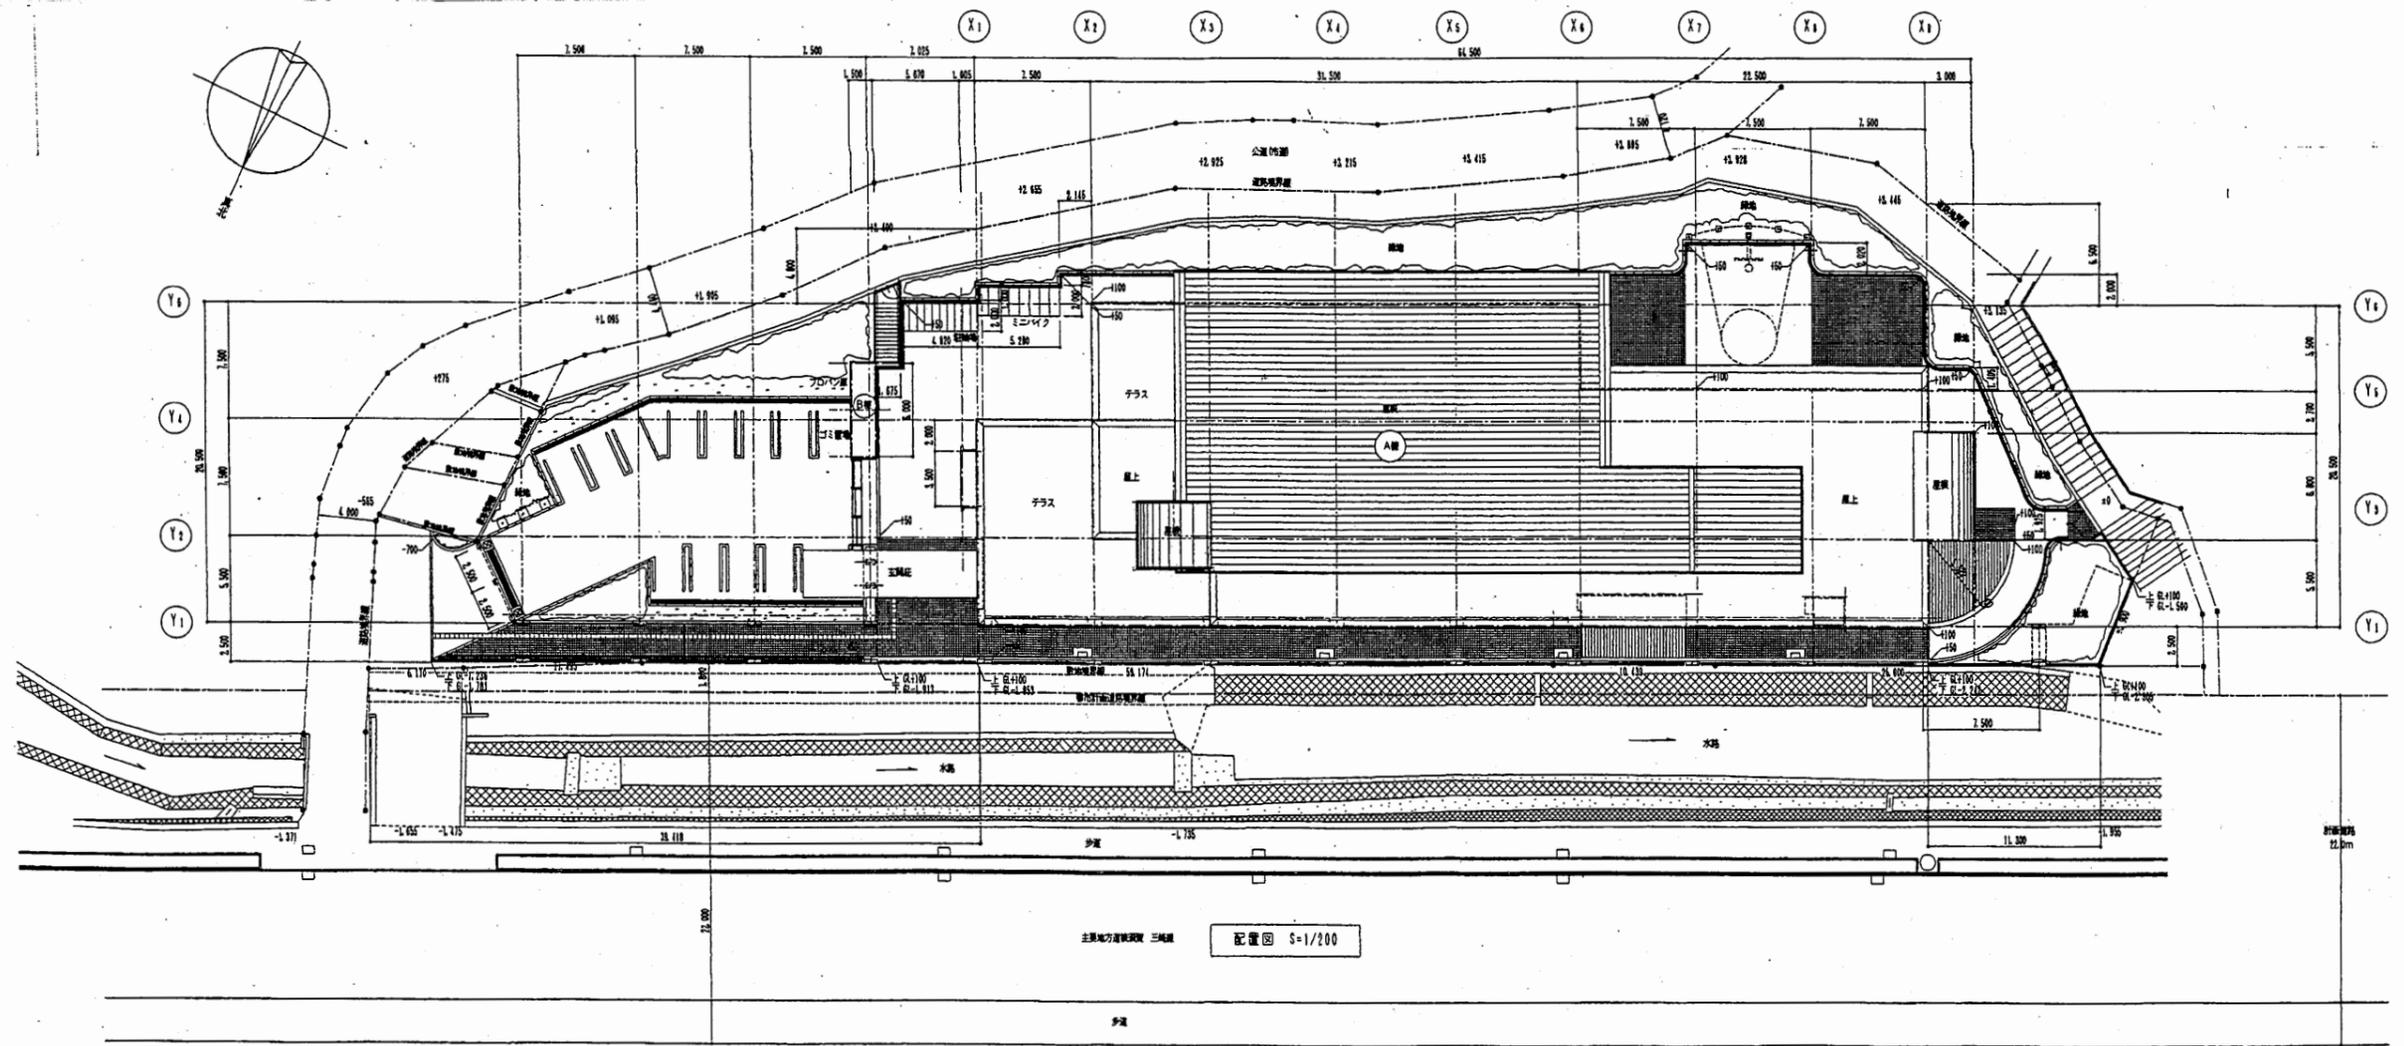

武山コミュ


工事名	追浜行政センターほか9か所建築基準法第12条定期点検業務委託		設計者資格 氏名	級建築士登録第 号		課長	主査等	担当者	横須賀市 財政部 FM推進課
図面名称	案内図・配置図	図番	縮尺	作図	平成 年 月 日				

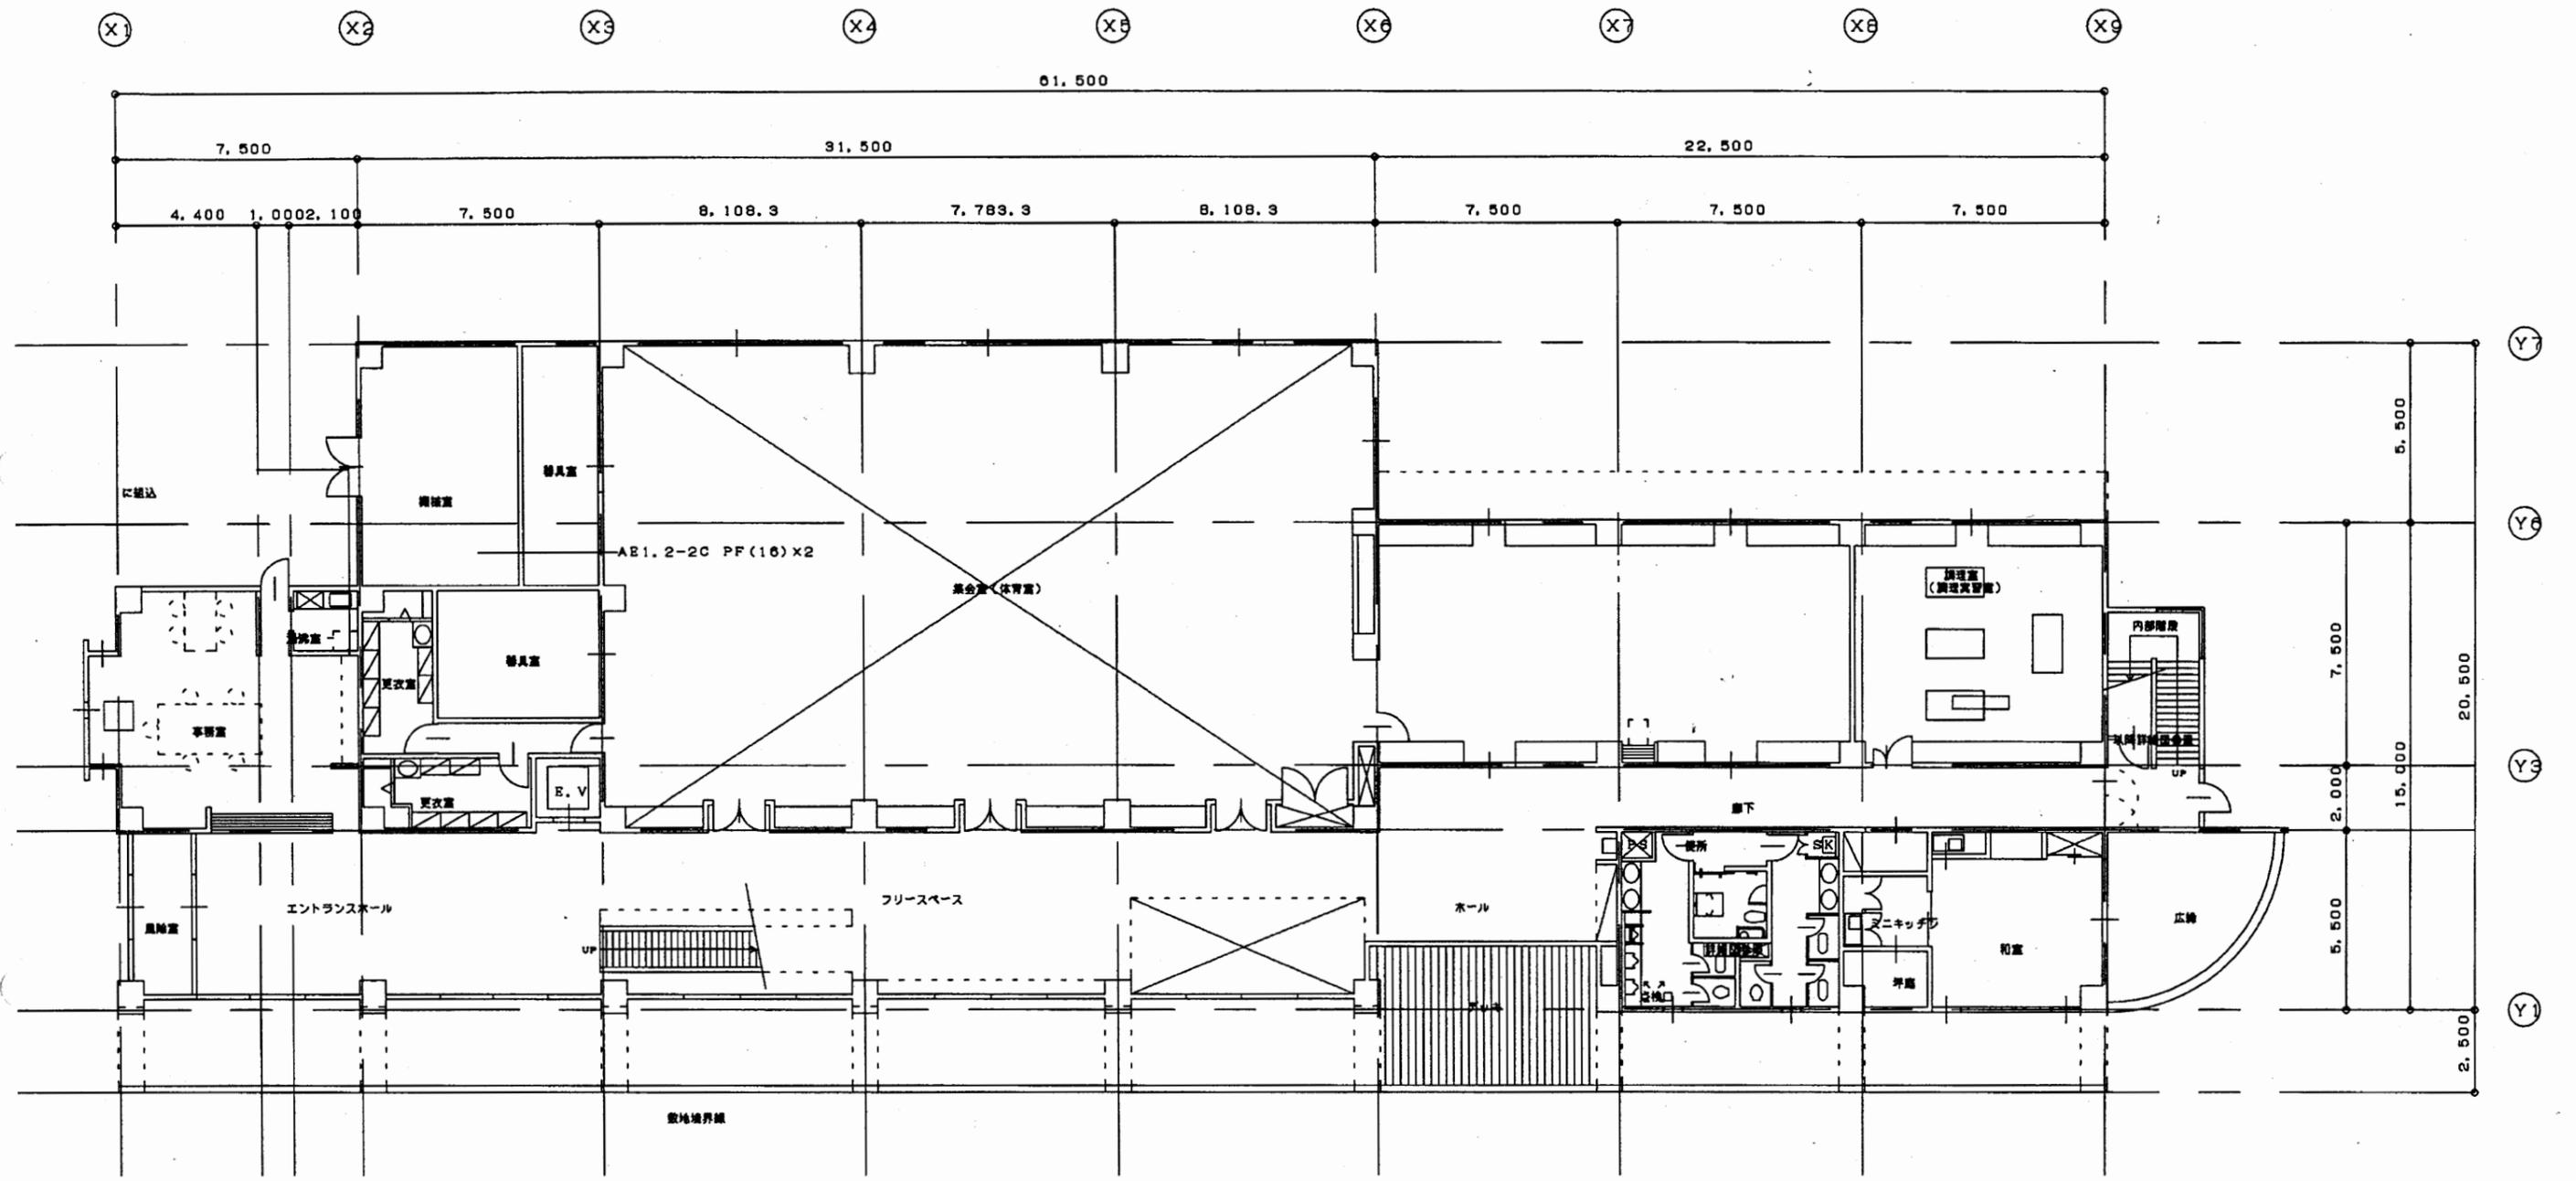

1階平面図 1:200


武山コミュ

工事名	追浜行政センターほか9か所建築基準法第12条定期点検業務委託			設計者資格 氏名	級建築士登録第 号			課長	主査等	担当者	横須賀市 財政部 FM推進課
図面名称	1階平面図	図番	縮尺	1:200	作図	平成	年	月	日		

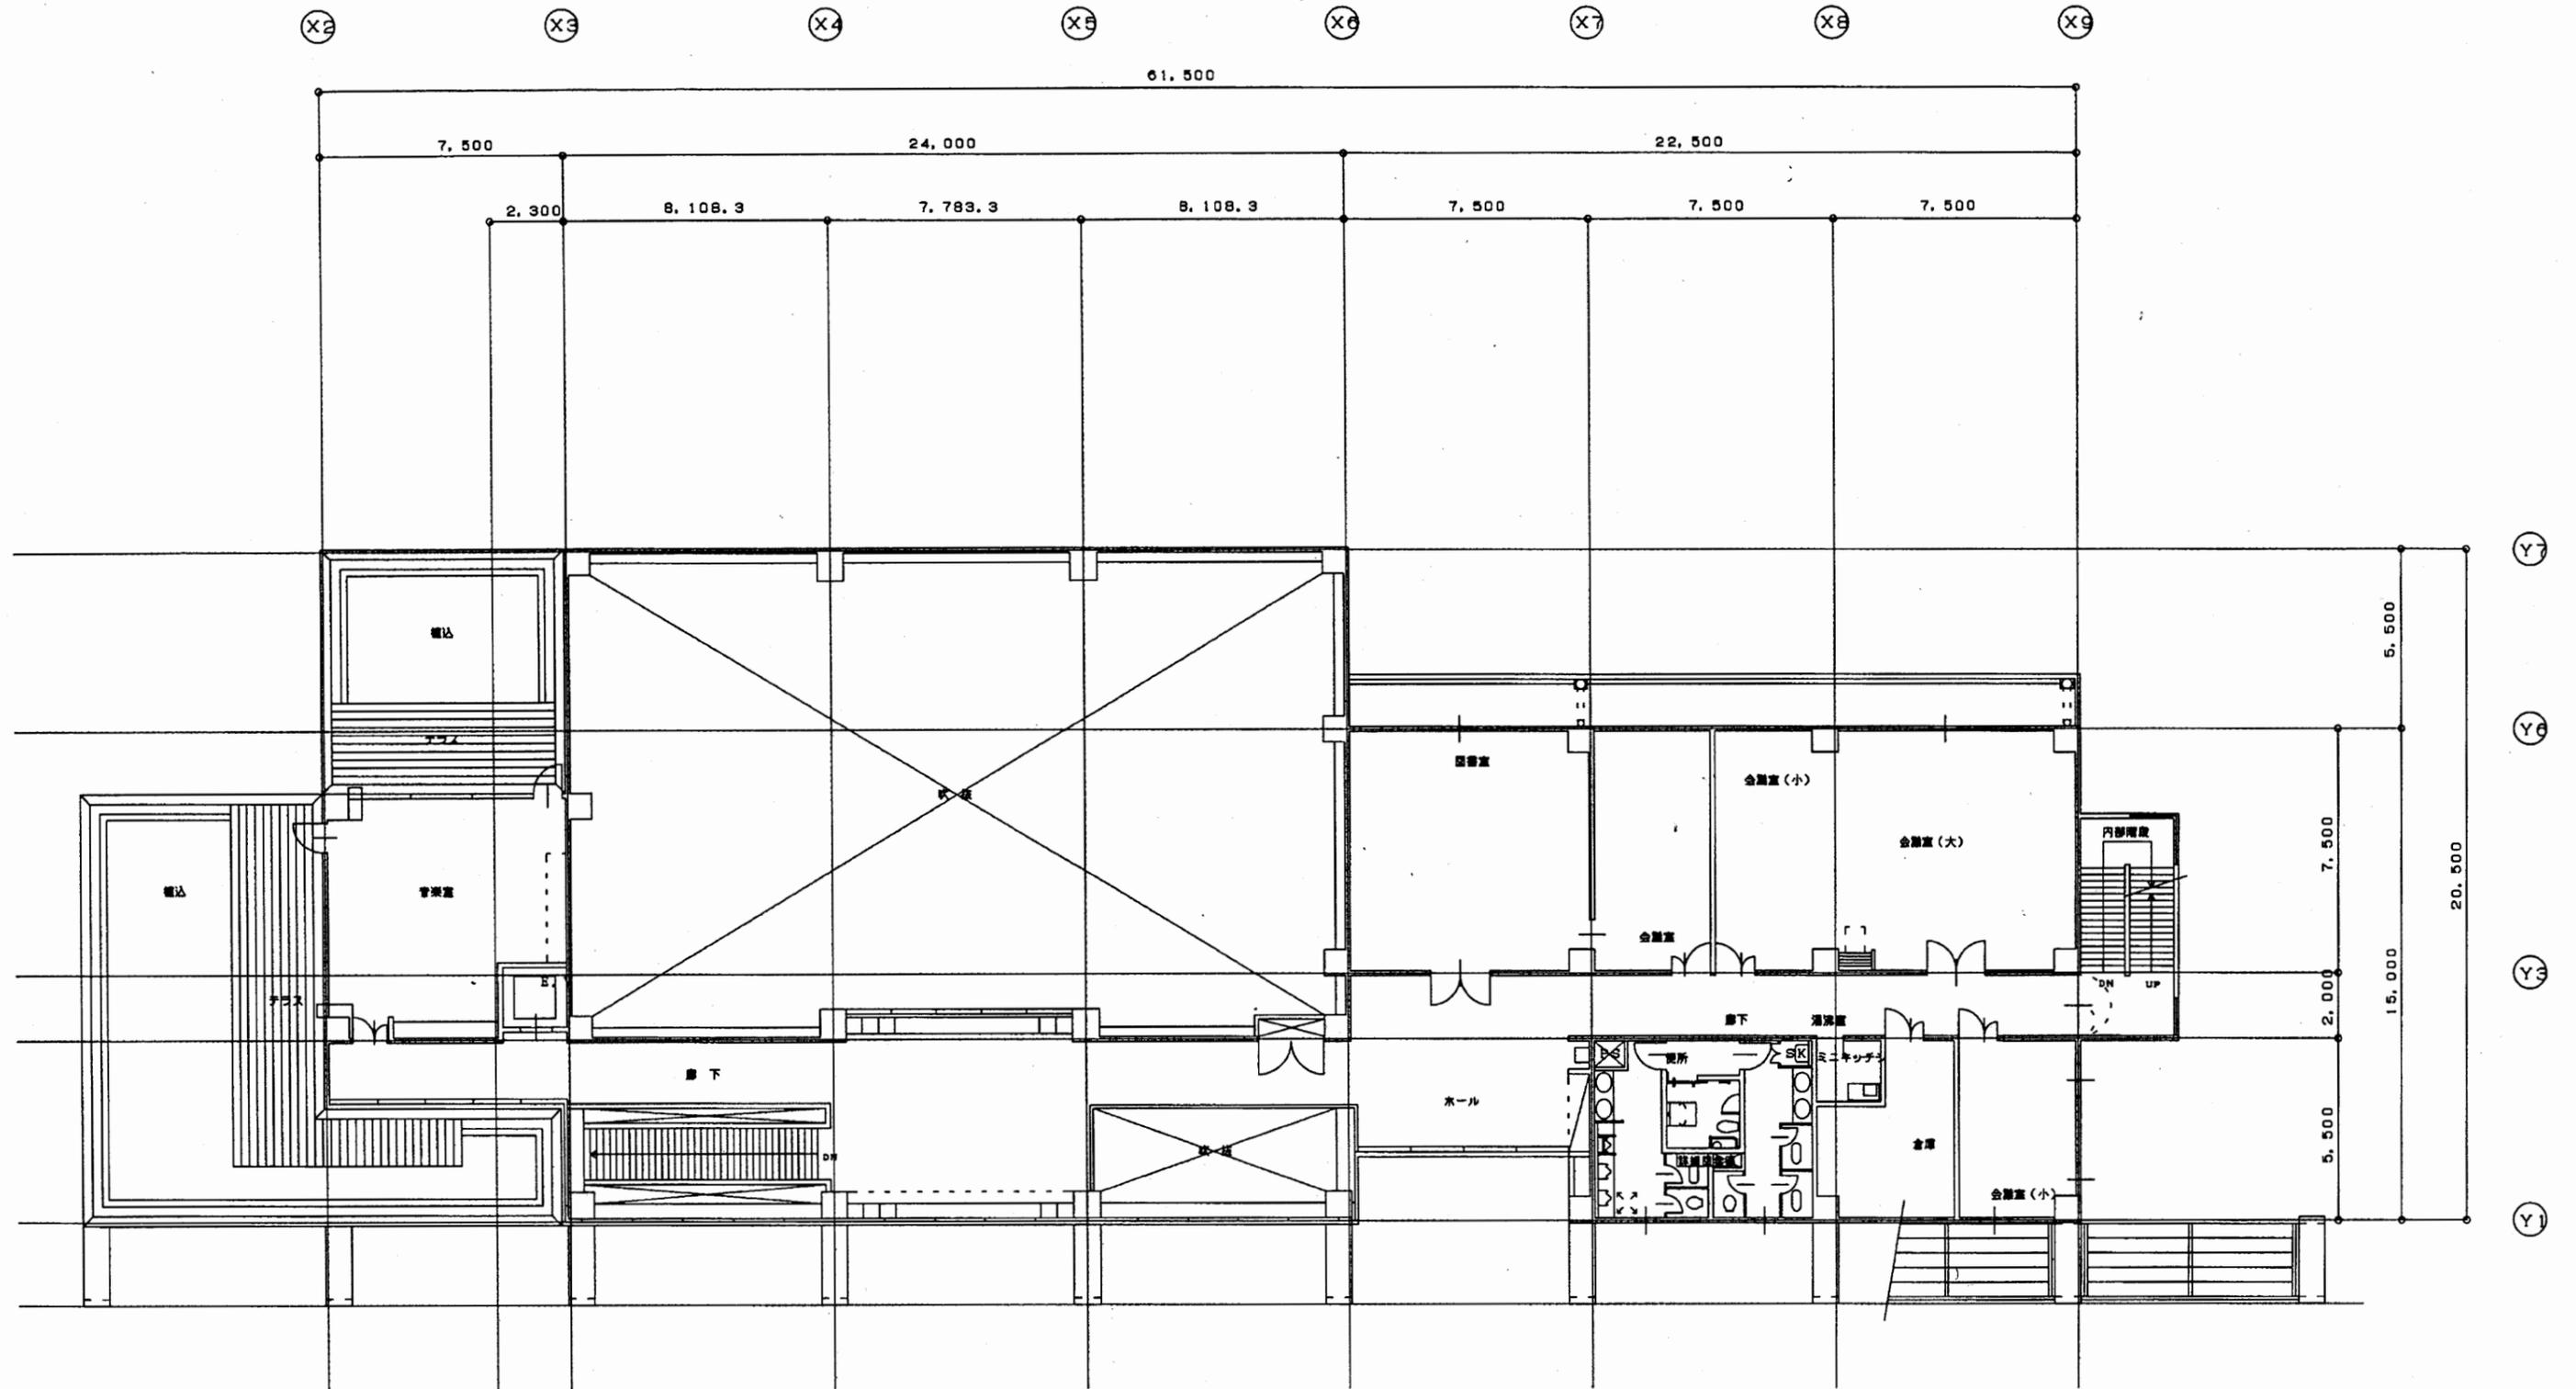

武山コミュ


工事名	追浜行政センターほか9か所建築基準法第12条定期点検業務委託			設計者資格 氏名	級建築士登録第 号		課長	主査等	担当者	横須賀市 財政部 FM推進課
図面名称	2階平面図	図番	縮尺	1:200	作図	平成 年 月 日				

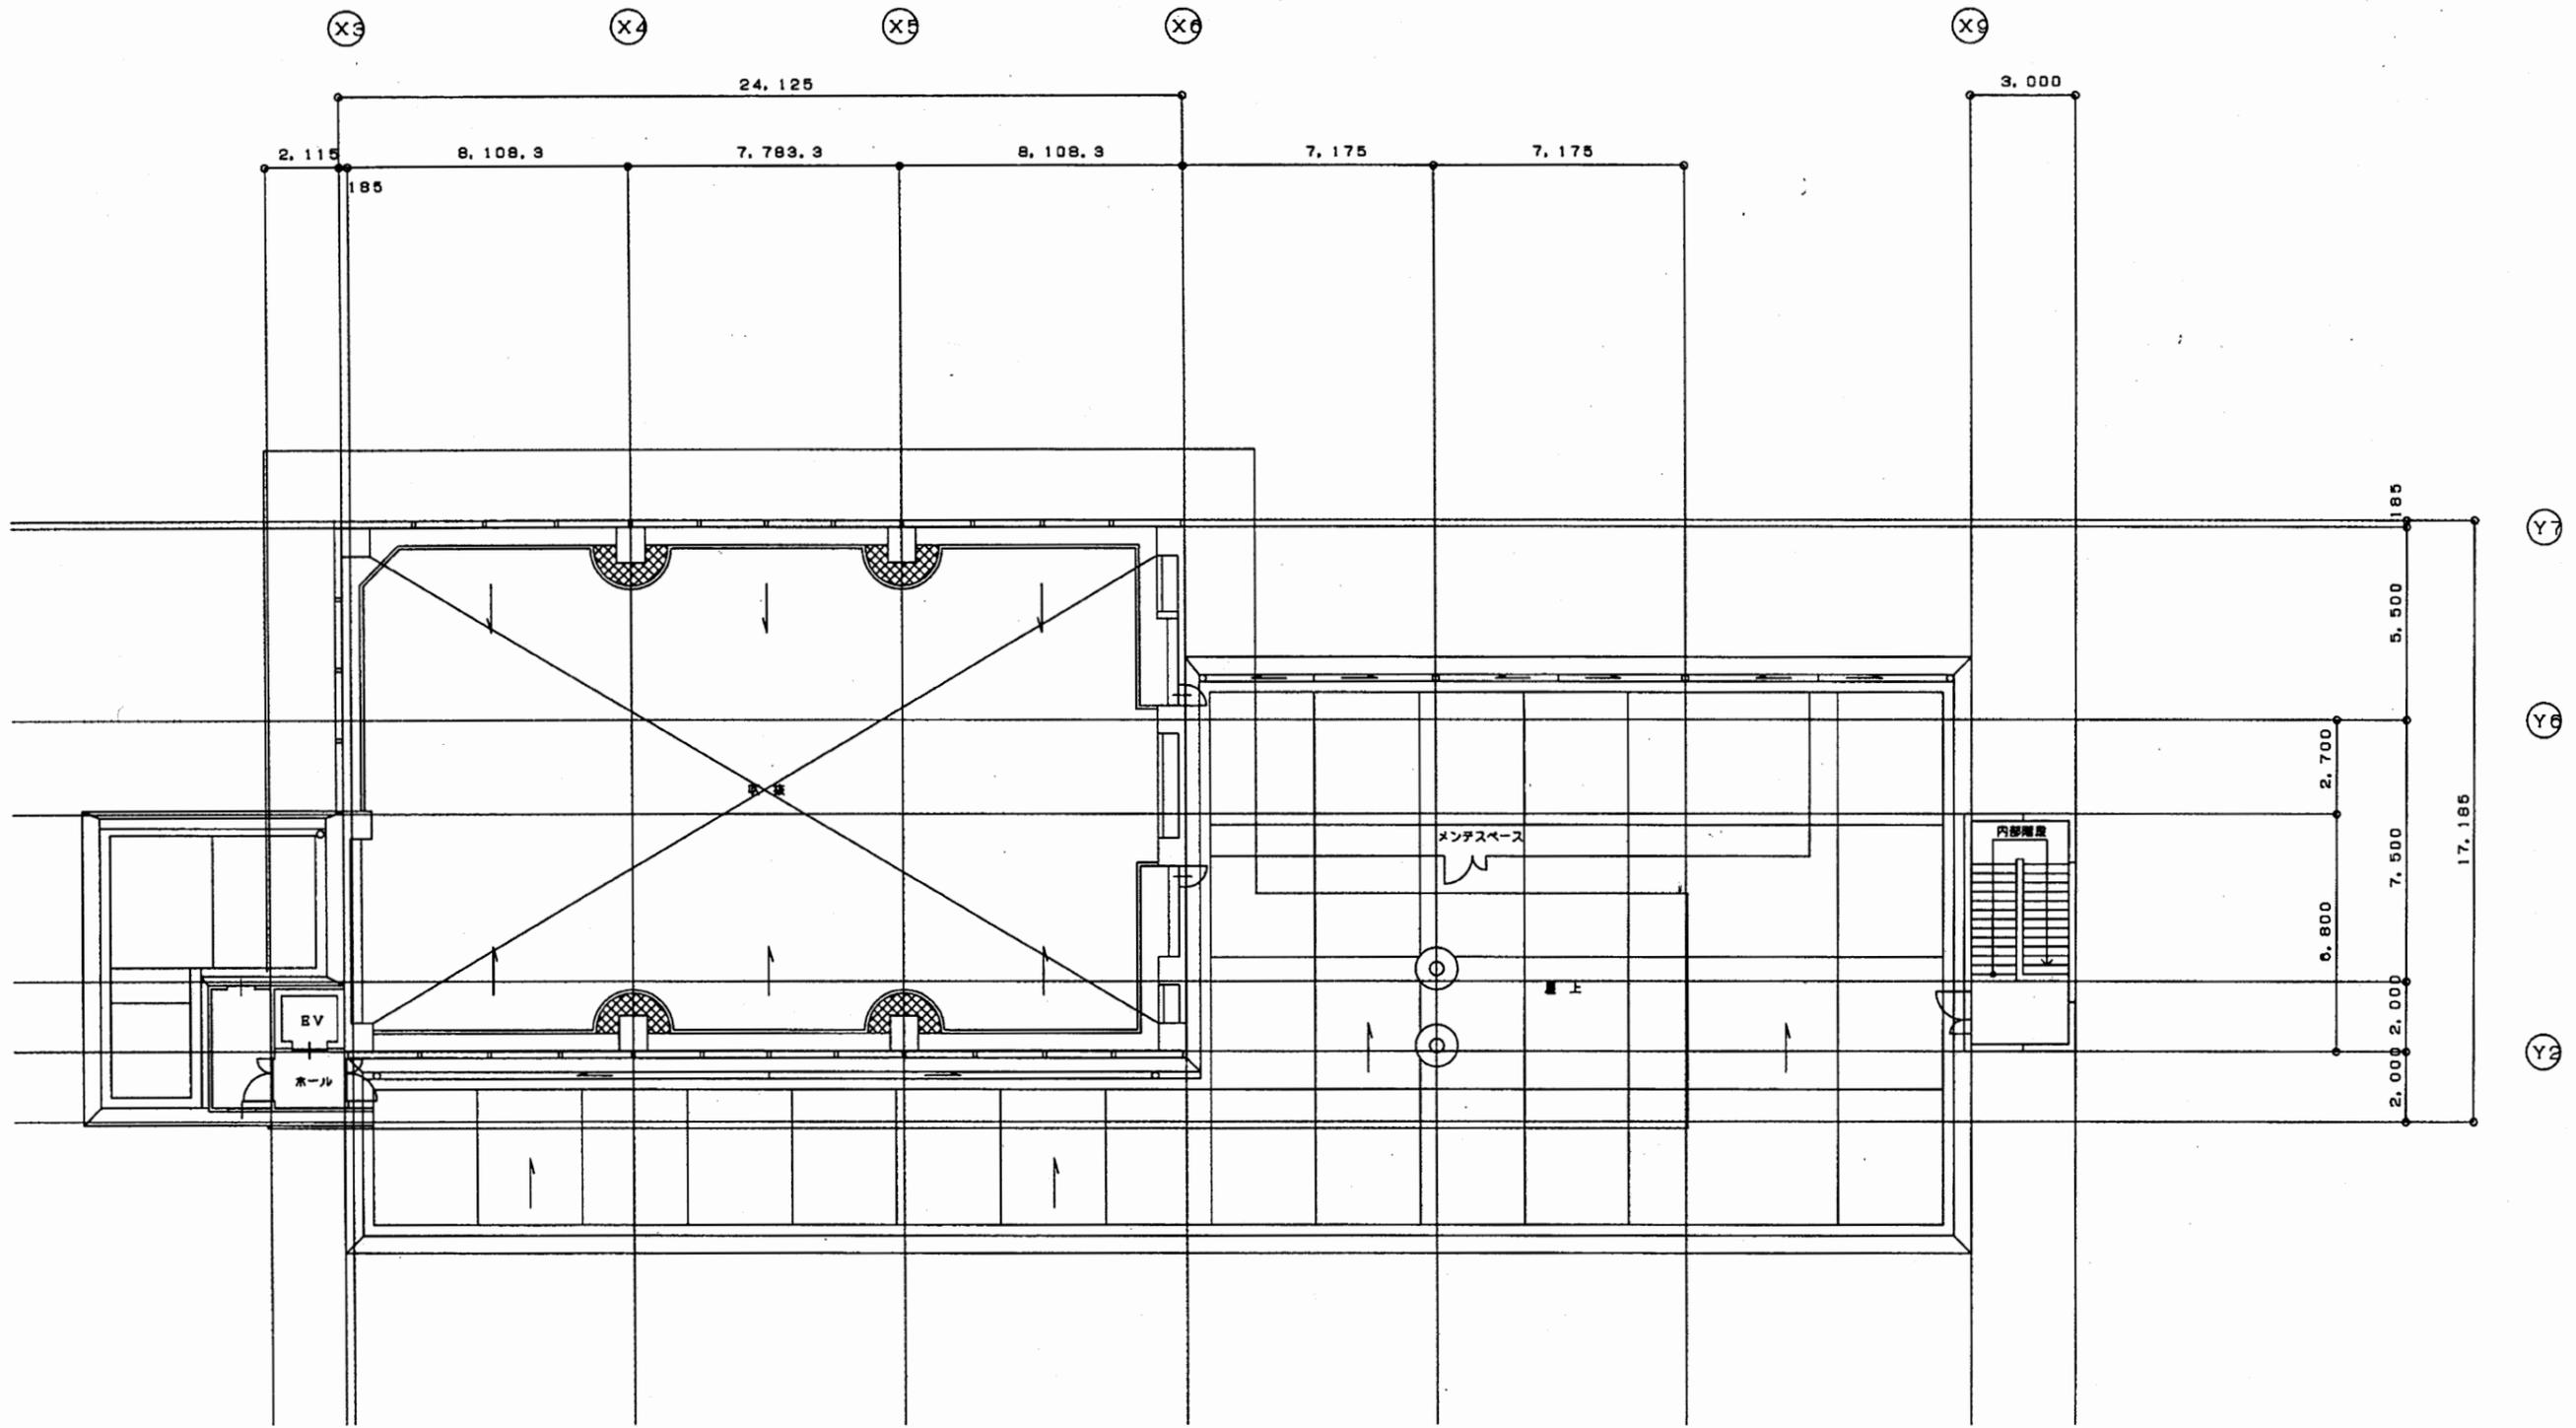


屋上平面図 1:200

武山コミュ

工事名	追浜行政センターほか9か所建築基準法第12条定期点検業務委託			設計者資格 氏名	級建築士登録第 号			課長	主査等	担当者	横須賀市 財政部 FM推進課
図面名称	R階平面図	図番	縮尺	1:200	作図	平成	年	月	日		

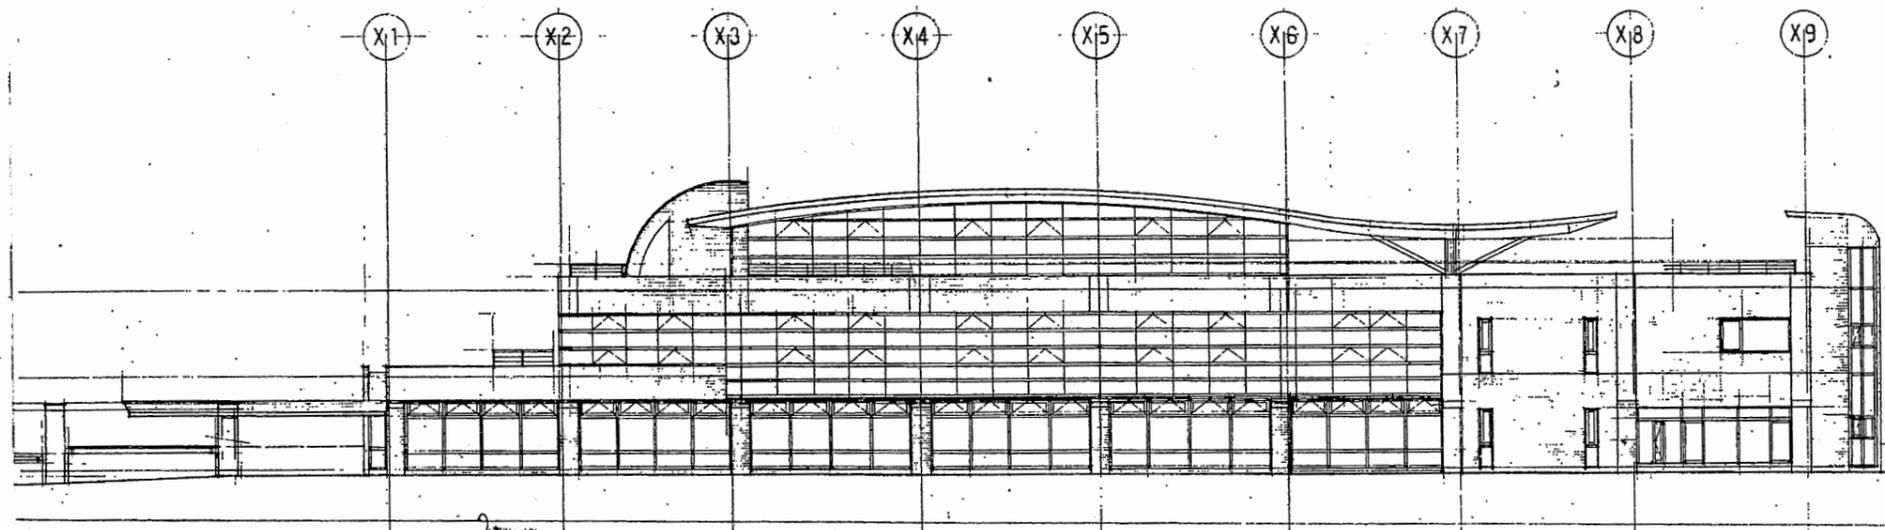


北側立面図 4/200

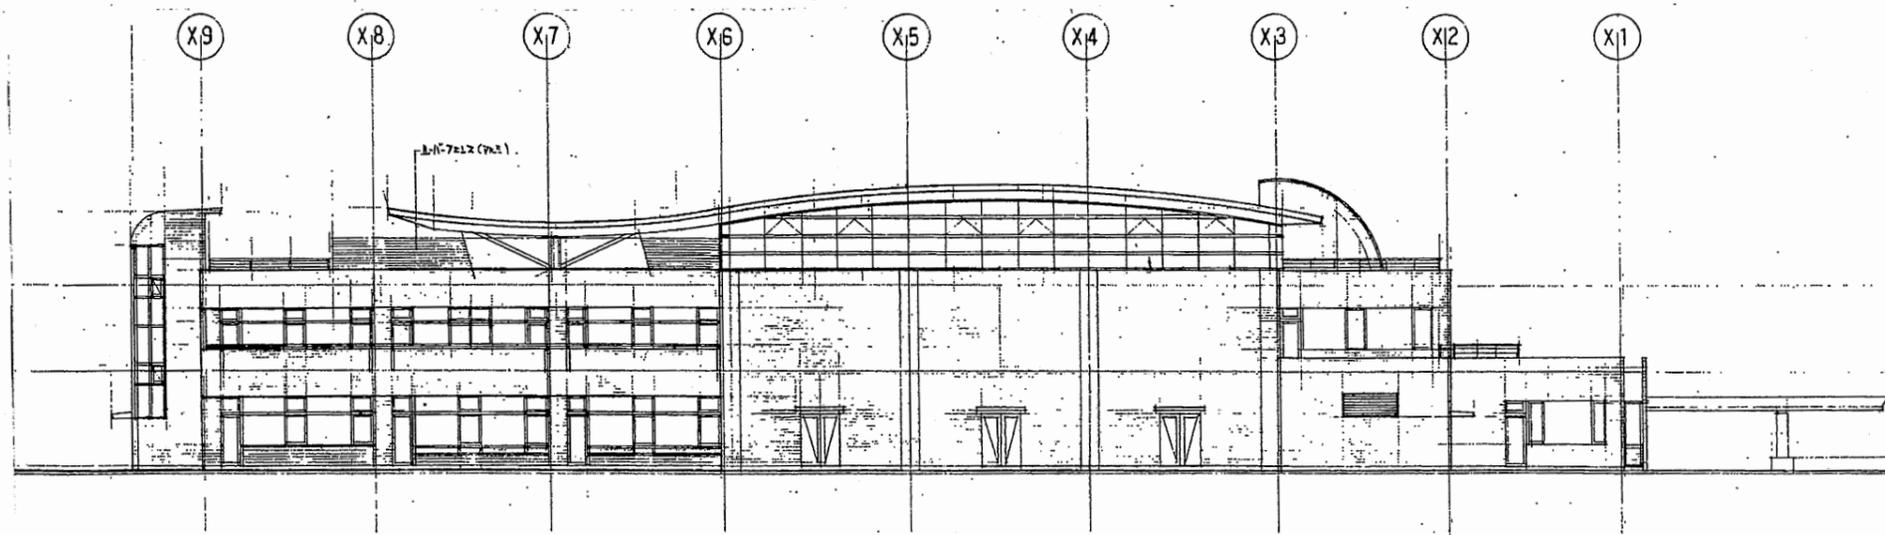


南側立面図 4/200

武山コミュ


工事名	追浜行政センターほか9か所建築基準法第12条定期点検業務委託			設計者資格 氏名	級建築士登録第 号			課長	主査等	担当者	横須賀市 財政部 FM推進課
図面名称	案内図・配置図	図番	縮尺	S=1:300	作図	平成	年	月	日		

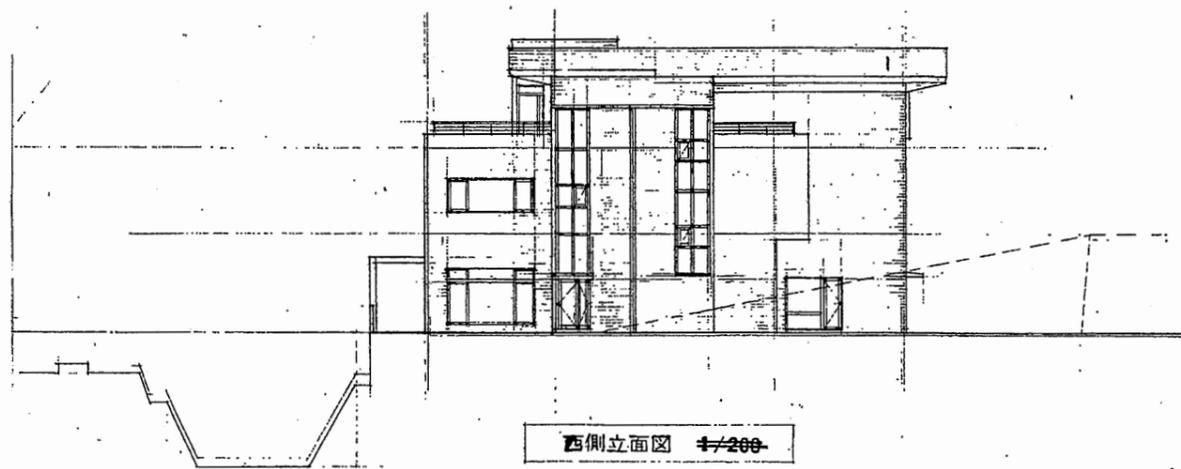

西側立面図 1/200

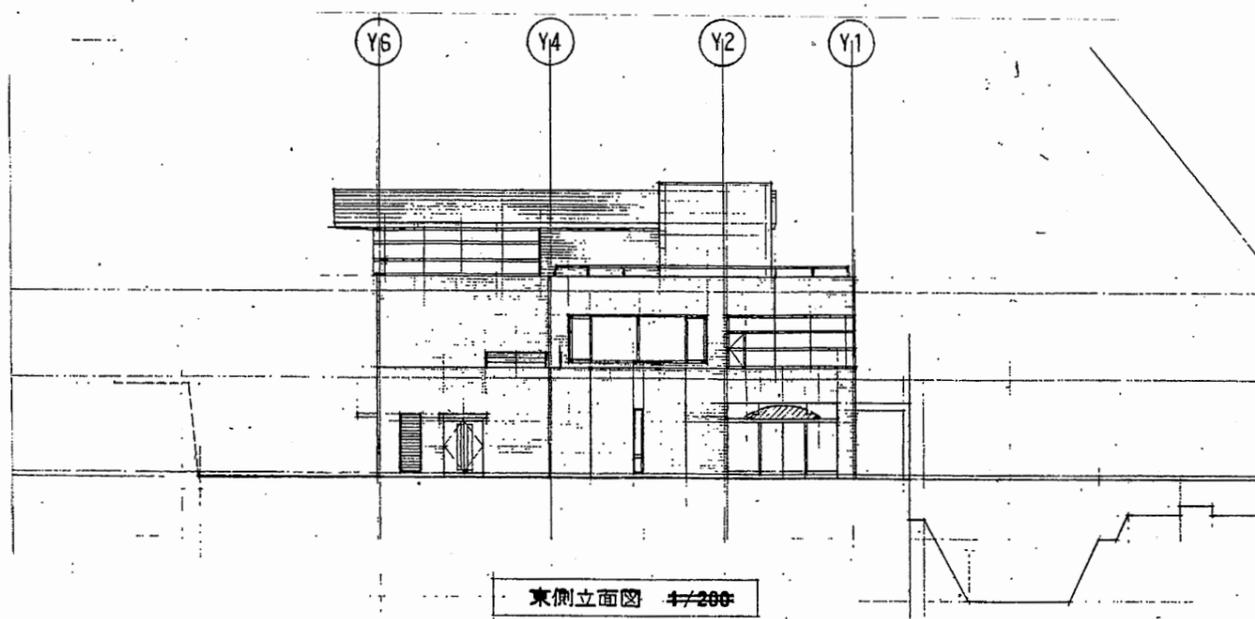

東側立面図 1/200

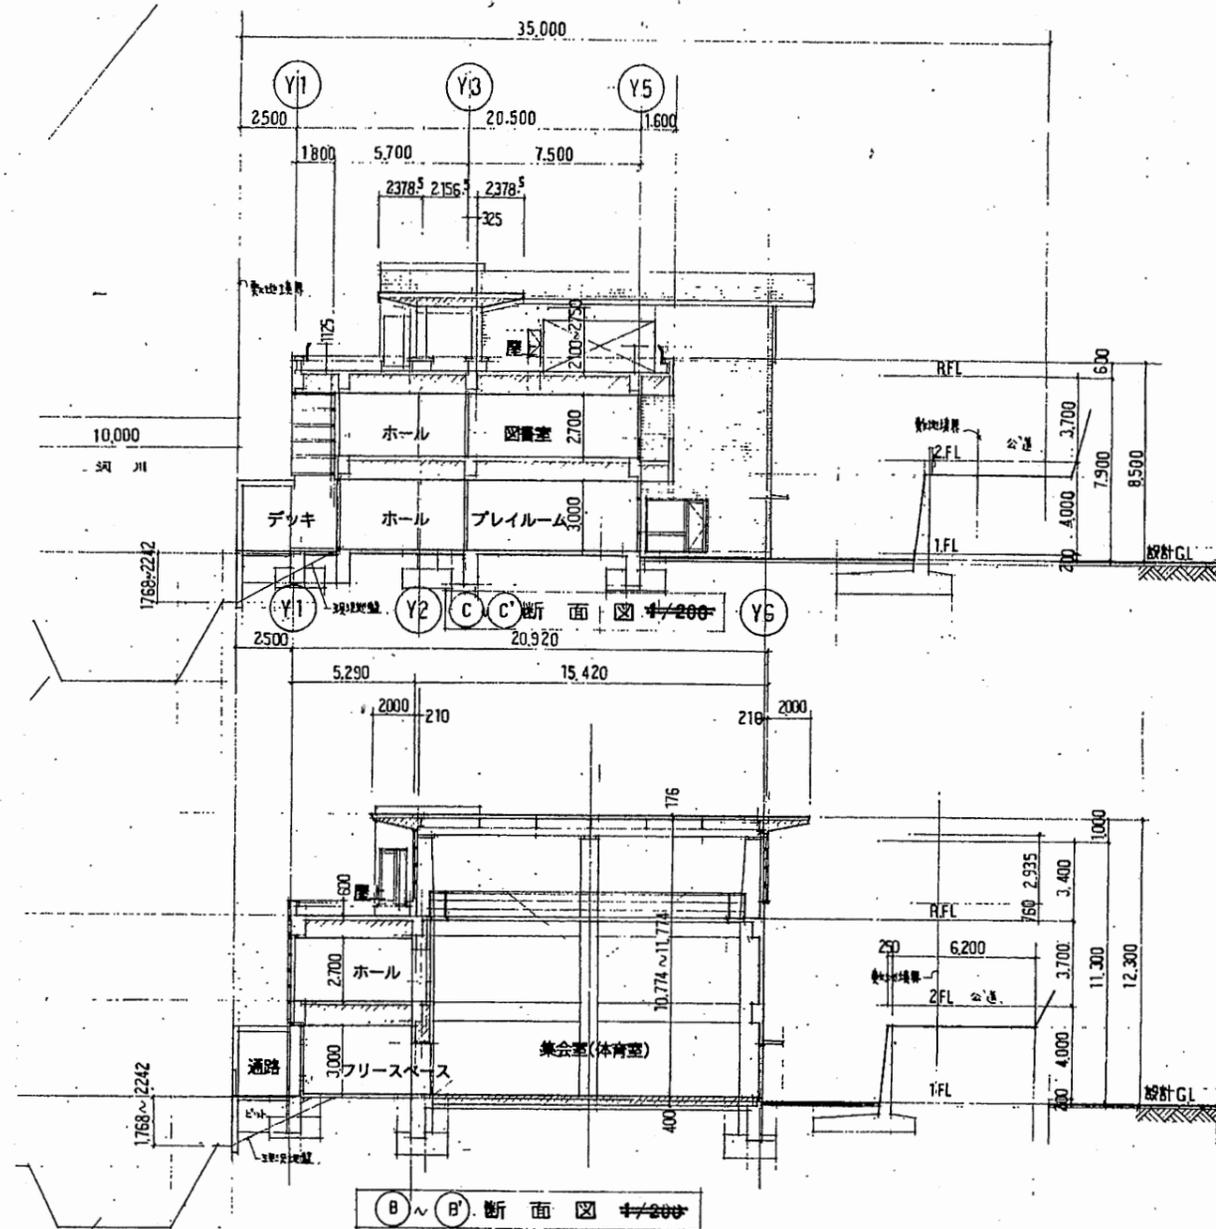

B~B'断面図 1/200


武山コミュ

工事名	追浜行政センターほか9か所建築基準法第12条定期点検業務委託			設計者資格 氏名	級建築士登録第 号			課長	主査等	担当者	横須賀市 財政部 FM推進課
図面名称	案内図・配置図	図番	縮尺	S=1:300	作図	平成	年	月	日		

ⓧ1 ⓧ2 ⓧ3 ⓧ4 ⓧ5 ⓧ6 ⓧ7 ⓧ8 ⓧ9

61.500


非常照明：ミニハロゲン30w
凡例 FH=2400 照明範囲半径5500

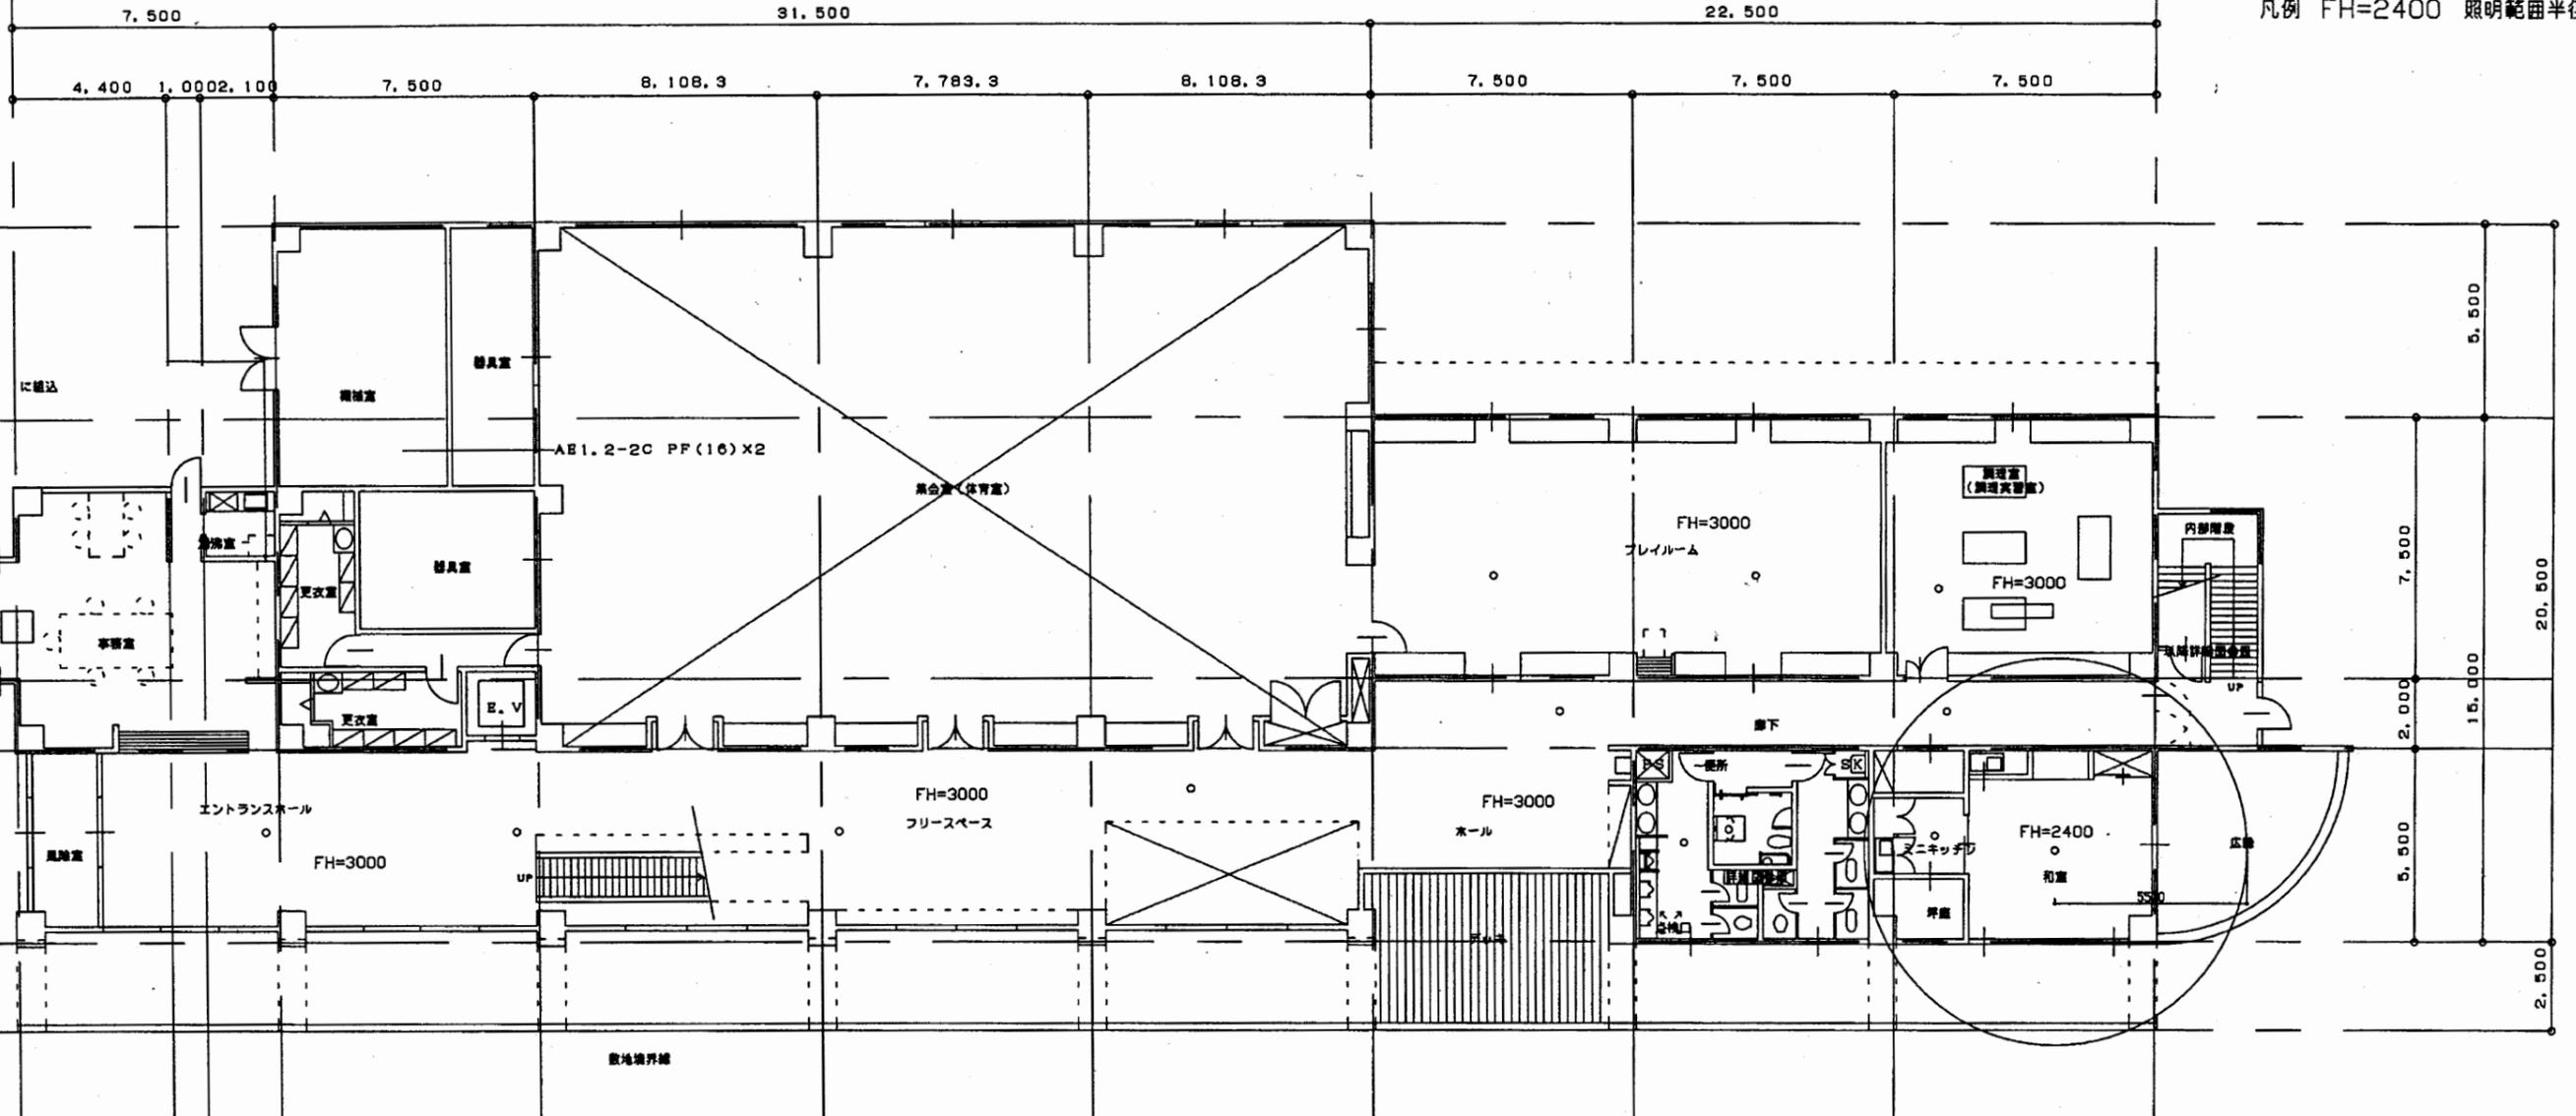

1階平面図 1:200

武山コミュ


業務名	追浜行政センターほか8施設建築基準法第12条定期点検業務委託			設計者資格 氏名	級建築士登録第 号			課長	主査等	担当者	横須賀市 都市部 財政部 公共建設課
	図面名称	非常照明	図番		縮尺	1:200	作図				

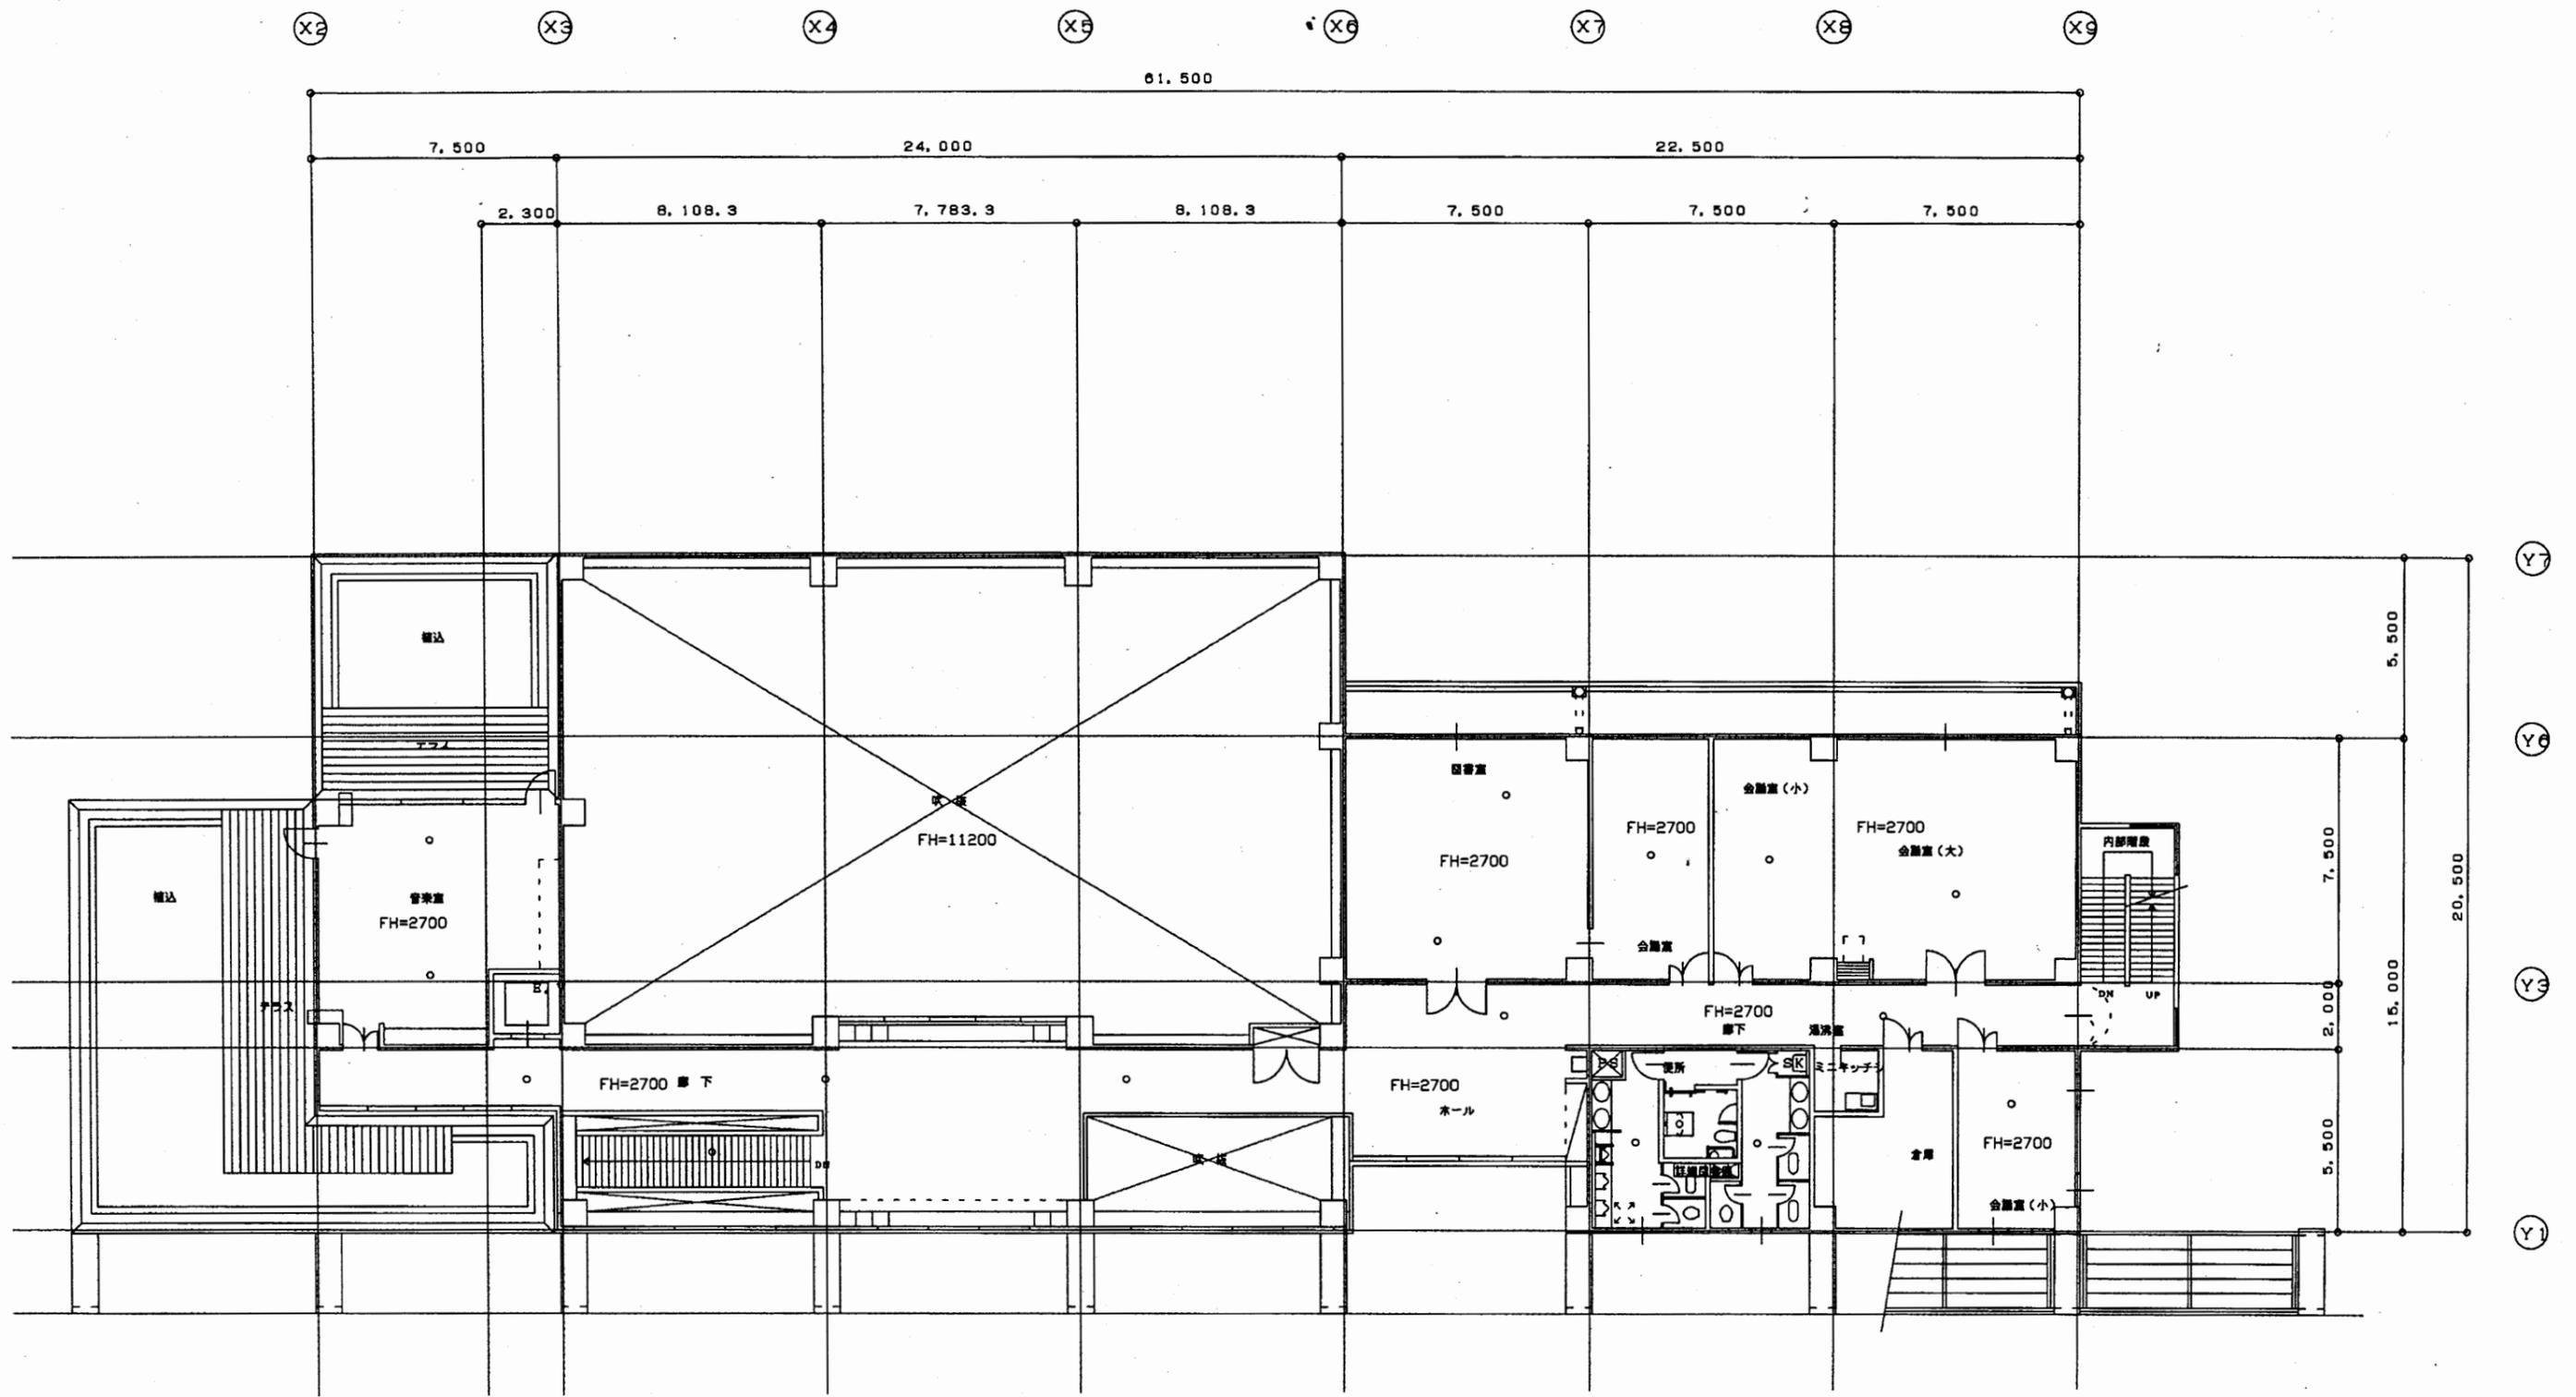

2階平面図 1:200

武山コミュ

工事名	追浜行政センターほか9か所建築基準法第12条定期点検業務委託			設計者資格 氏名	級建築士登録第 号			課長	主査等	担当者	横須賀市 財政部 FM推進課
図面名称	非常照明	図番	縮尺	1:200	作図	平成	年	月	日		

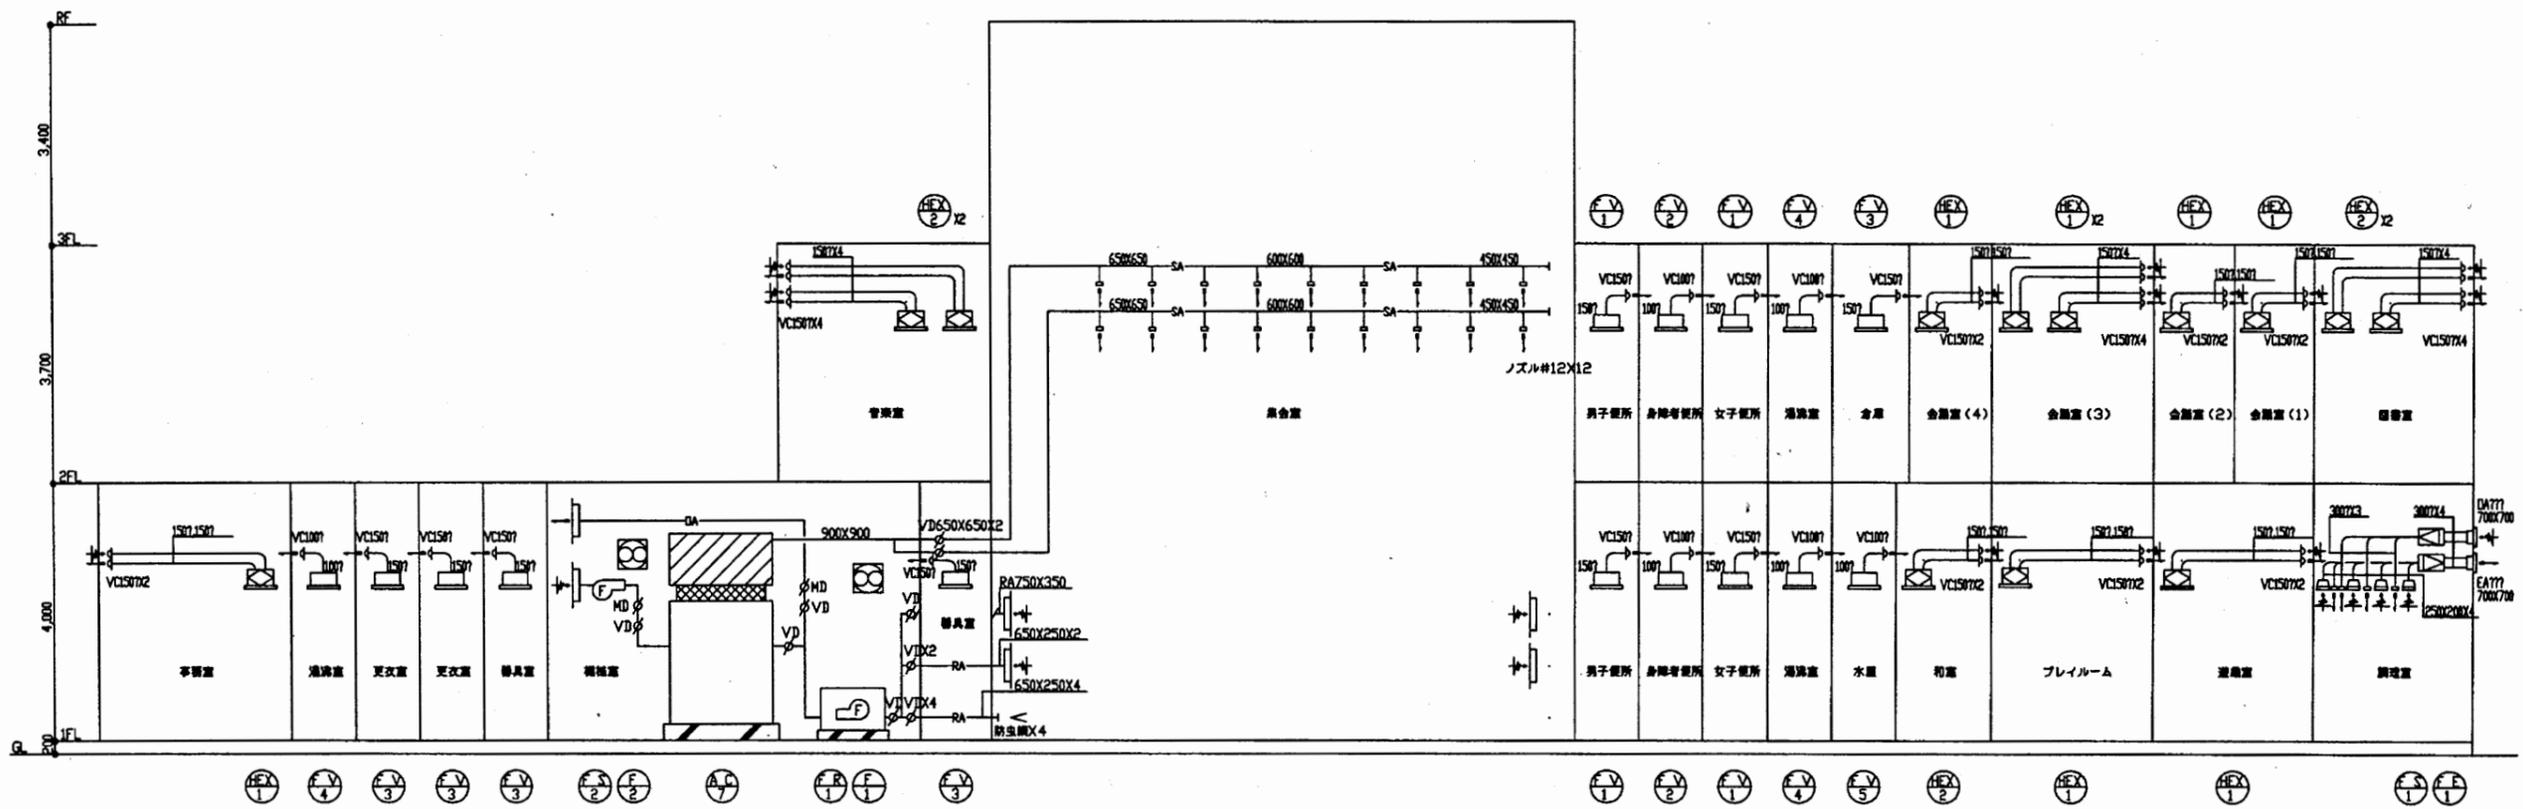


空調設備 ダクト系統図

武山コミュ

工事名	追浜行政センターほか9か所建築基準法第12条定期点検業務委託			設計者資格 氏名	級建築士登録第 号			課長	主査等	担当者	横須賀市 財政部 FM推進課
図面名称	ダクト系統図	図番	縮尺	NS	作図	平成 年 月 日					


記号	冷	ガス
A	9.5	15.9
B	9.5	19.1
C	9.5	22.2
D	12.7	25.4
E	15.9	31.8
F	19.1	38.1
G	22.2	38.1
H	22.2	44.8

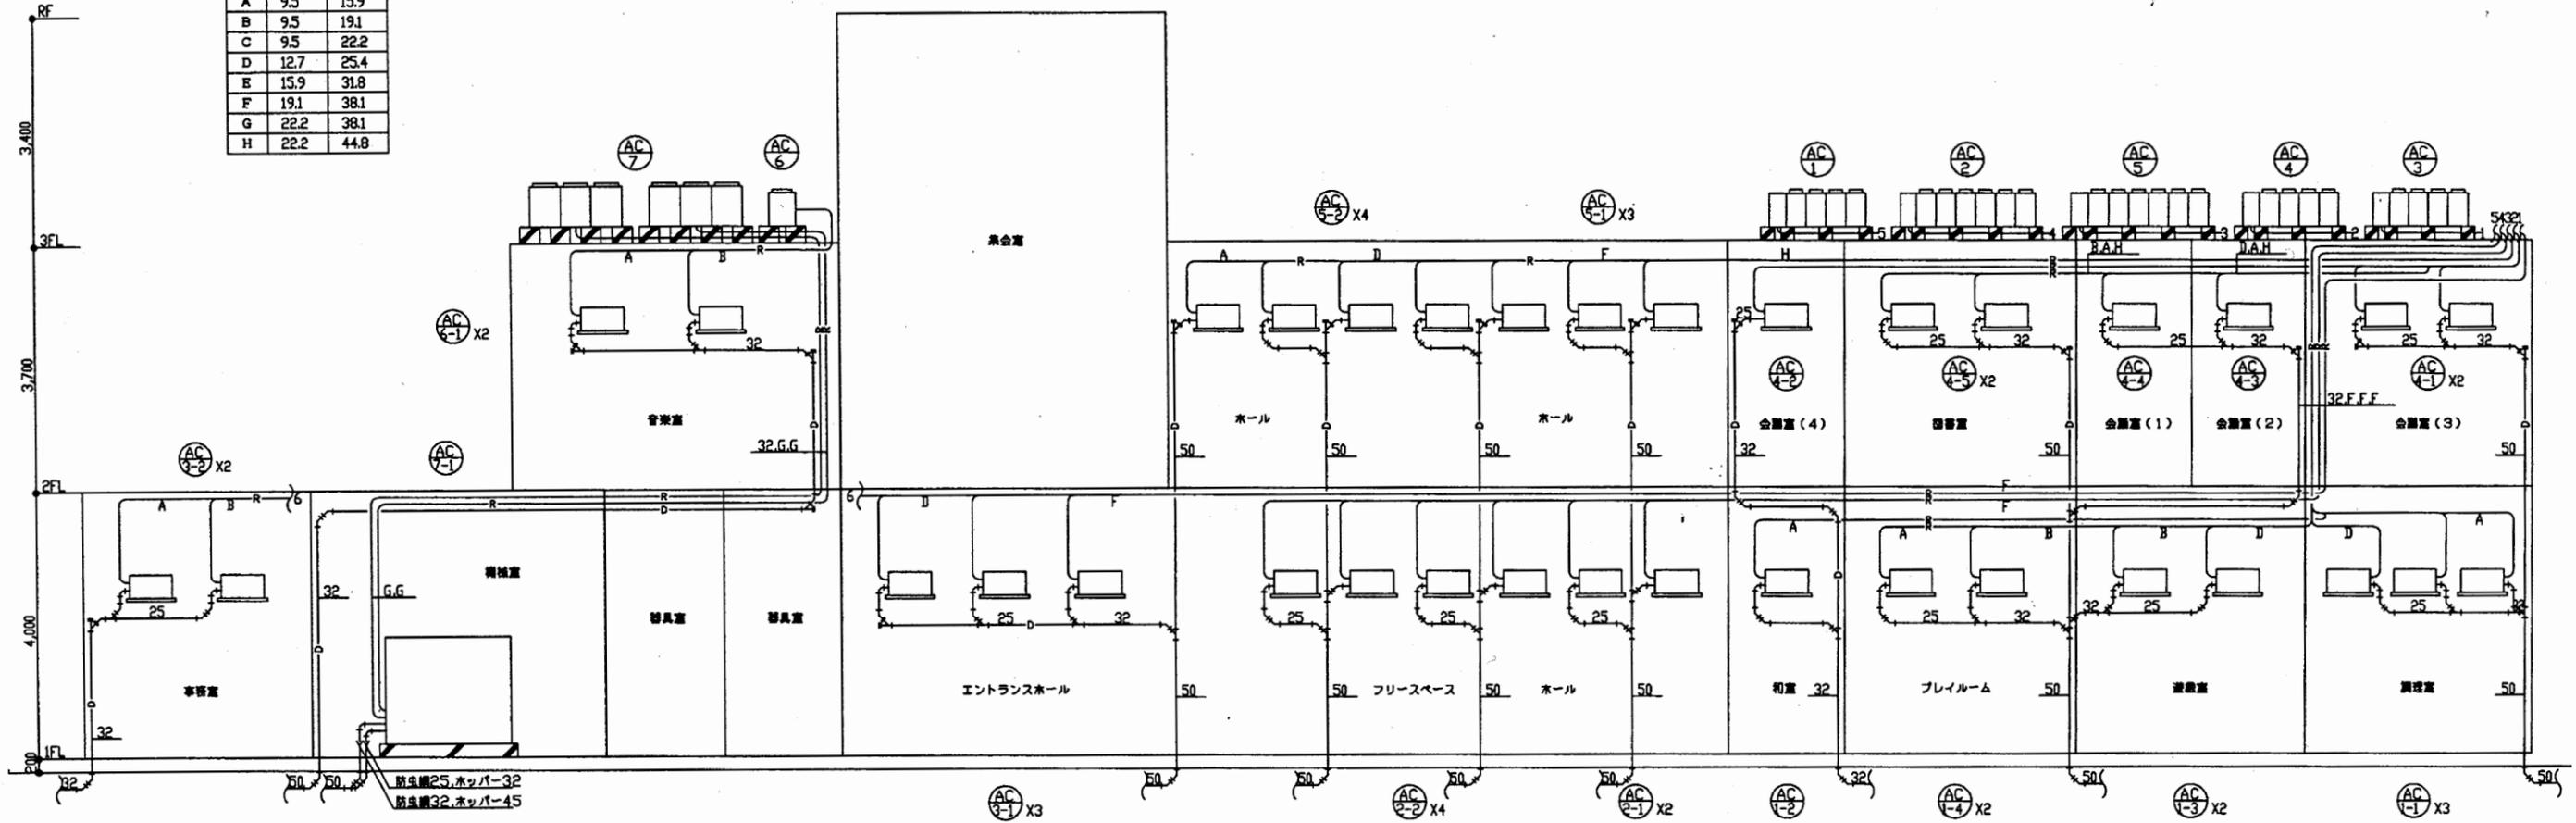

空調設備 配管系統図

武山コミュ


工事名	追浜行政センターほか9か所建築基準法第12条定期点検業務委託			設計者資格 氏名	級建築士登録第 号			課長	主査等	担当者	横須賀市 財政部 FM推進課
図面名称	配管系統図	図番		縮尺	NS	作図	平成 年 月 日				

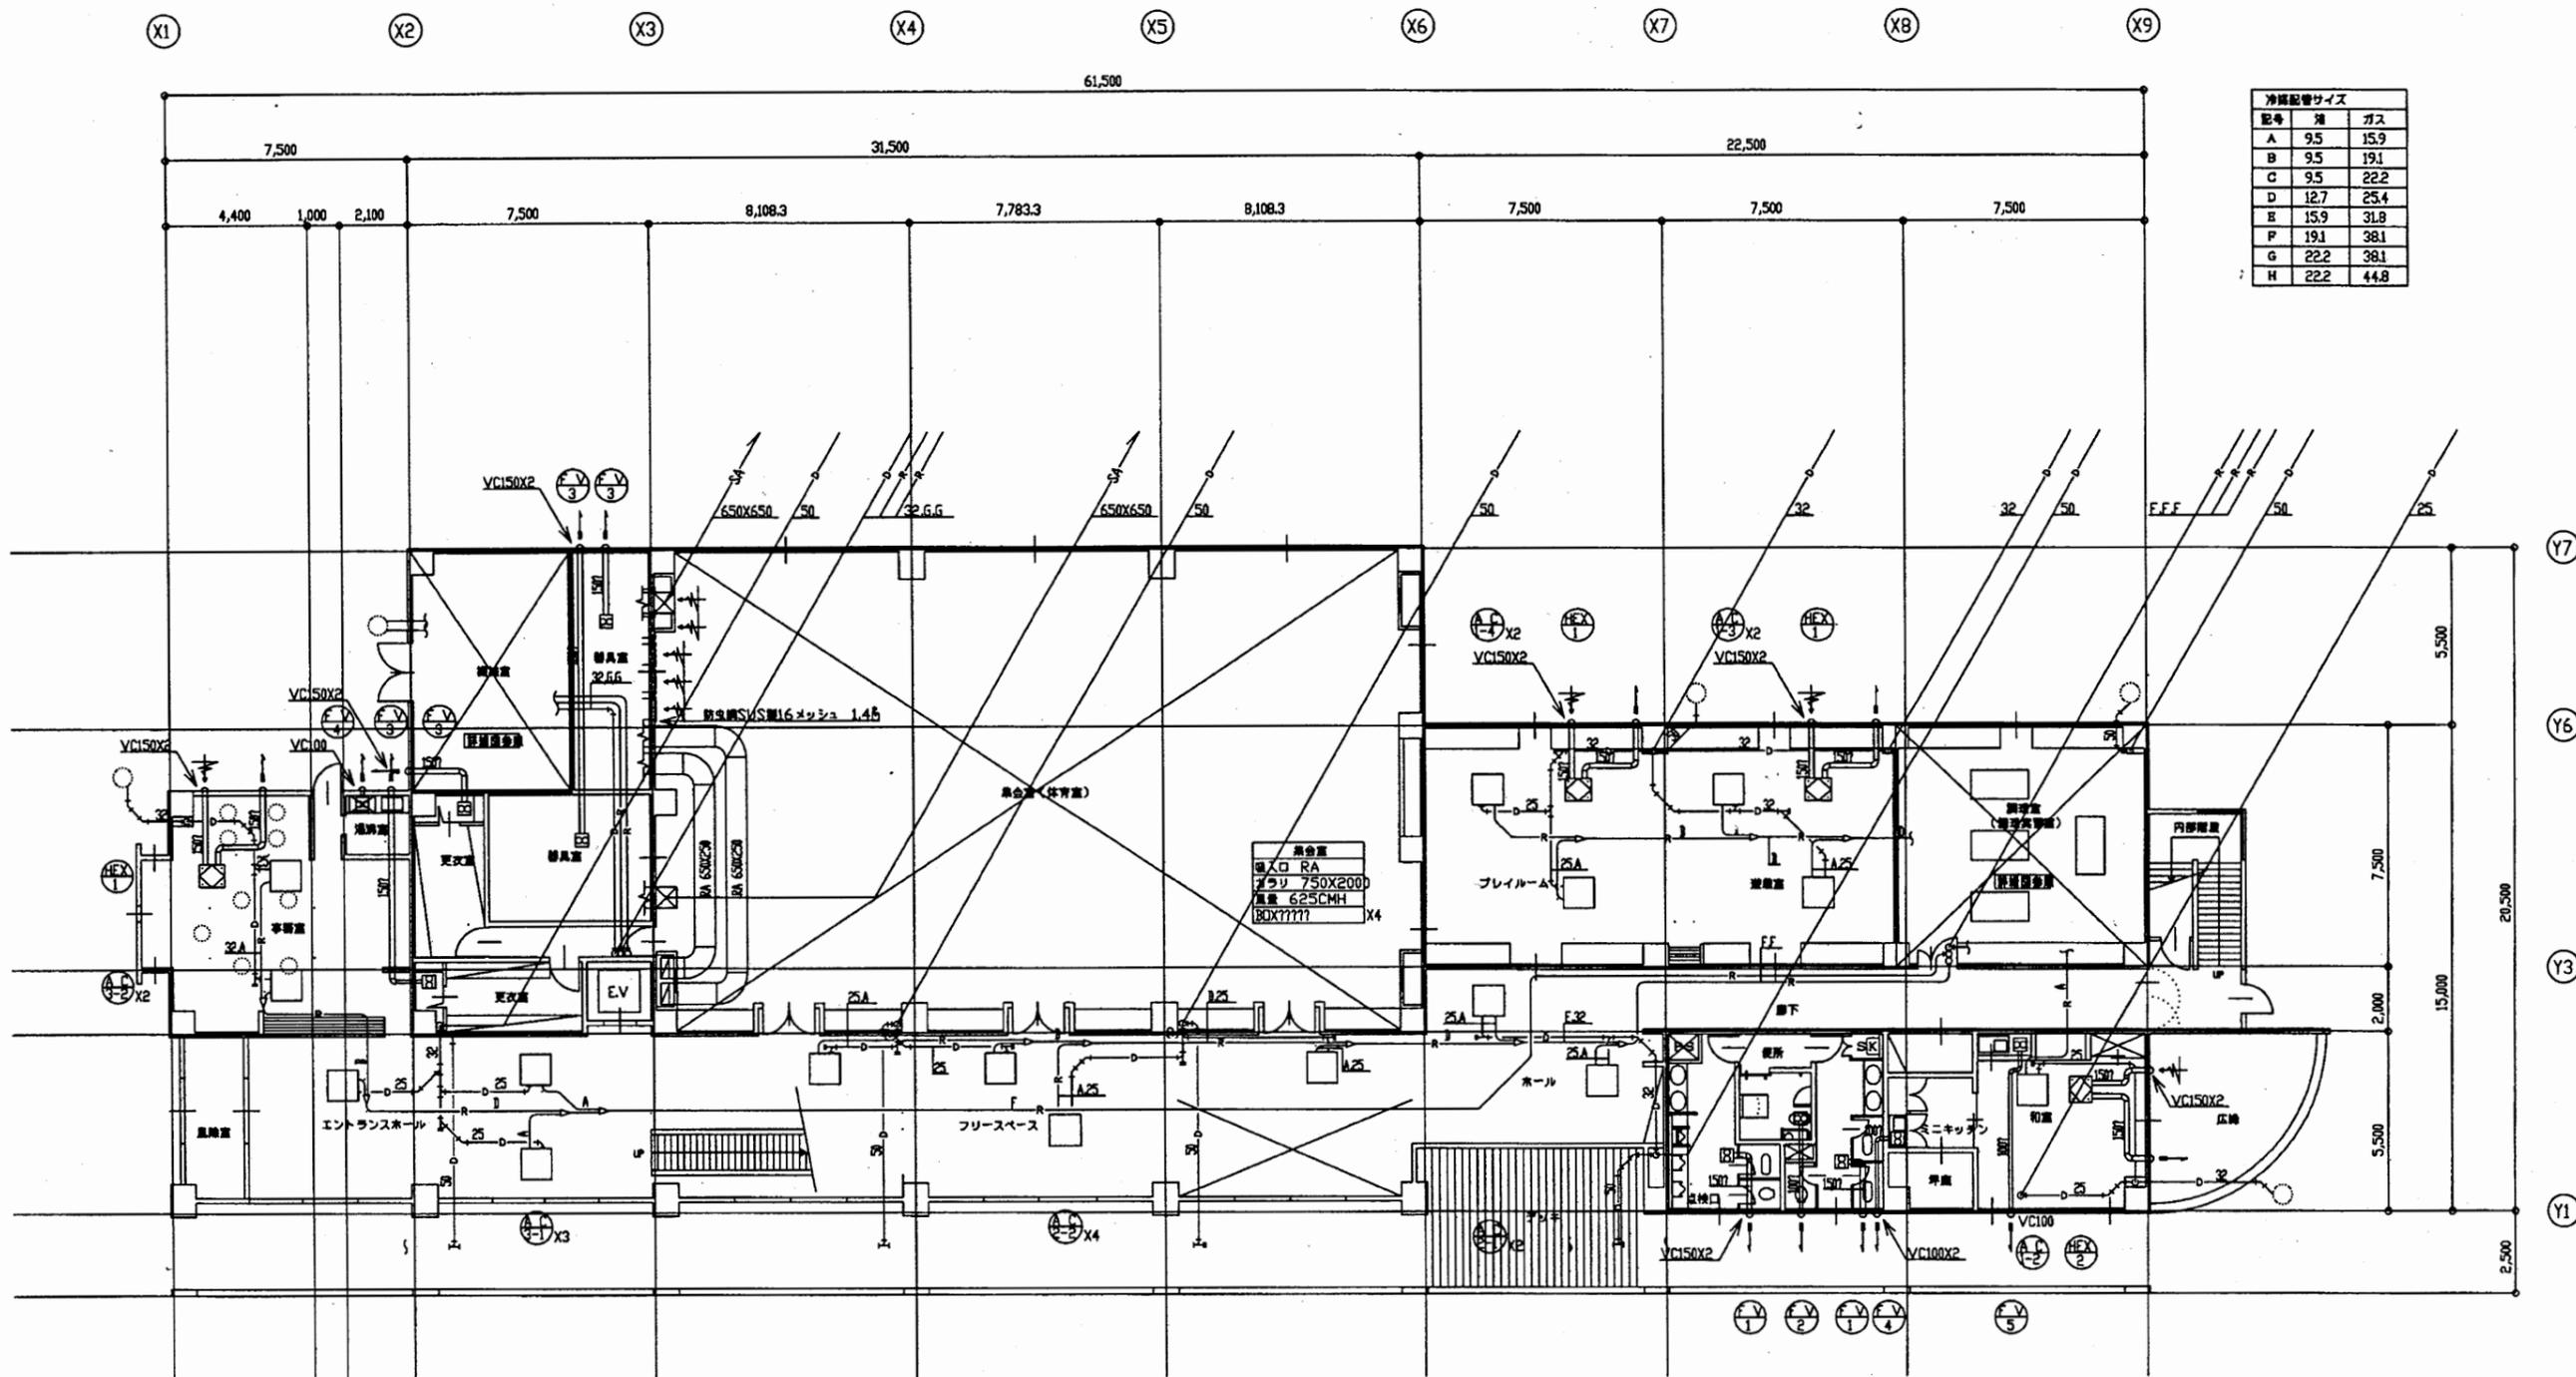

空調設備 1階平面図

武山コミュ


工事名	追浜行政センターほか9か所建築基準法第12条定期点検業務委託			設計者資格 氏名	級建築士登録第 号		課長	主査等	担当者	横須賀市 財政部 FM推進課
図面名称	空調設備図	図番		縮尺	NS	作図	平成	年	月	

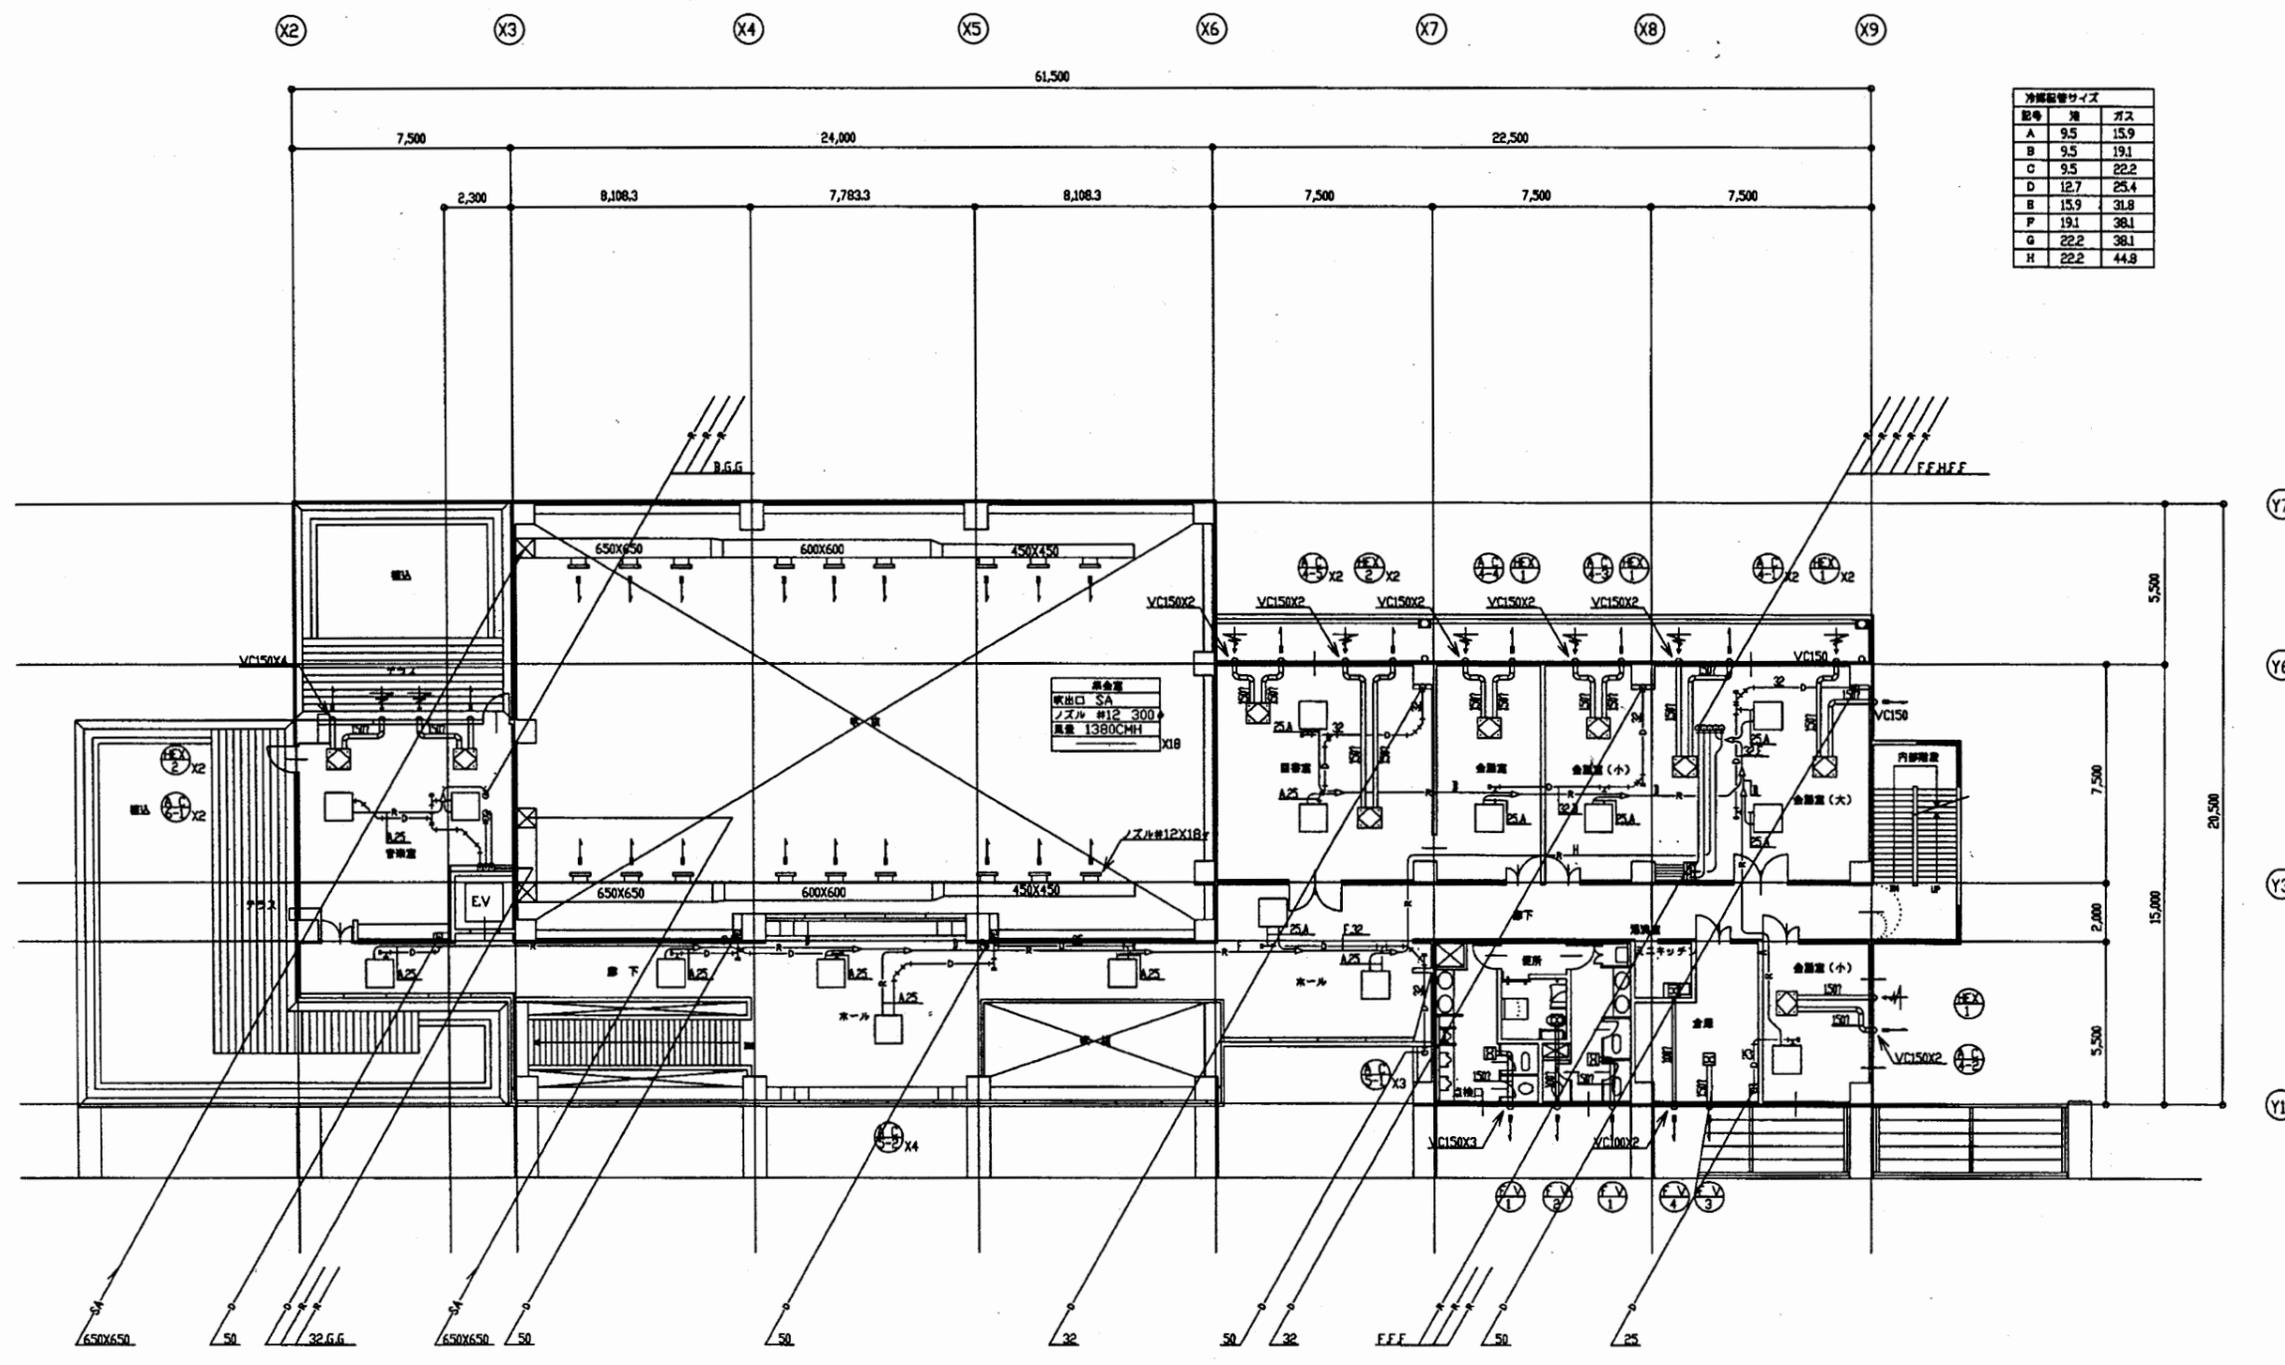

空調設備 2階平面図

武山コミュ

工事名	追浜行政センターほか9か所建築基準法第12条定期点検業務委託			設計者資格 氏名	級建築士登録第 号			課長	主査等	担当者	横須賀市 財政部 FM推進課
図面名称	空調設備図	図番	縮尺	NS	作図	平成	年	月	日		

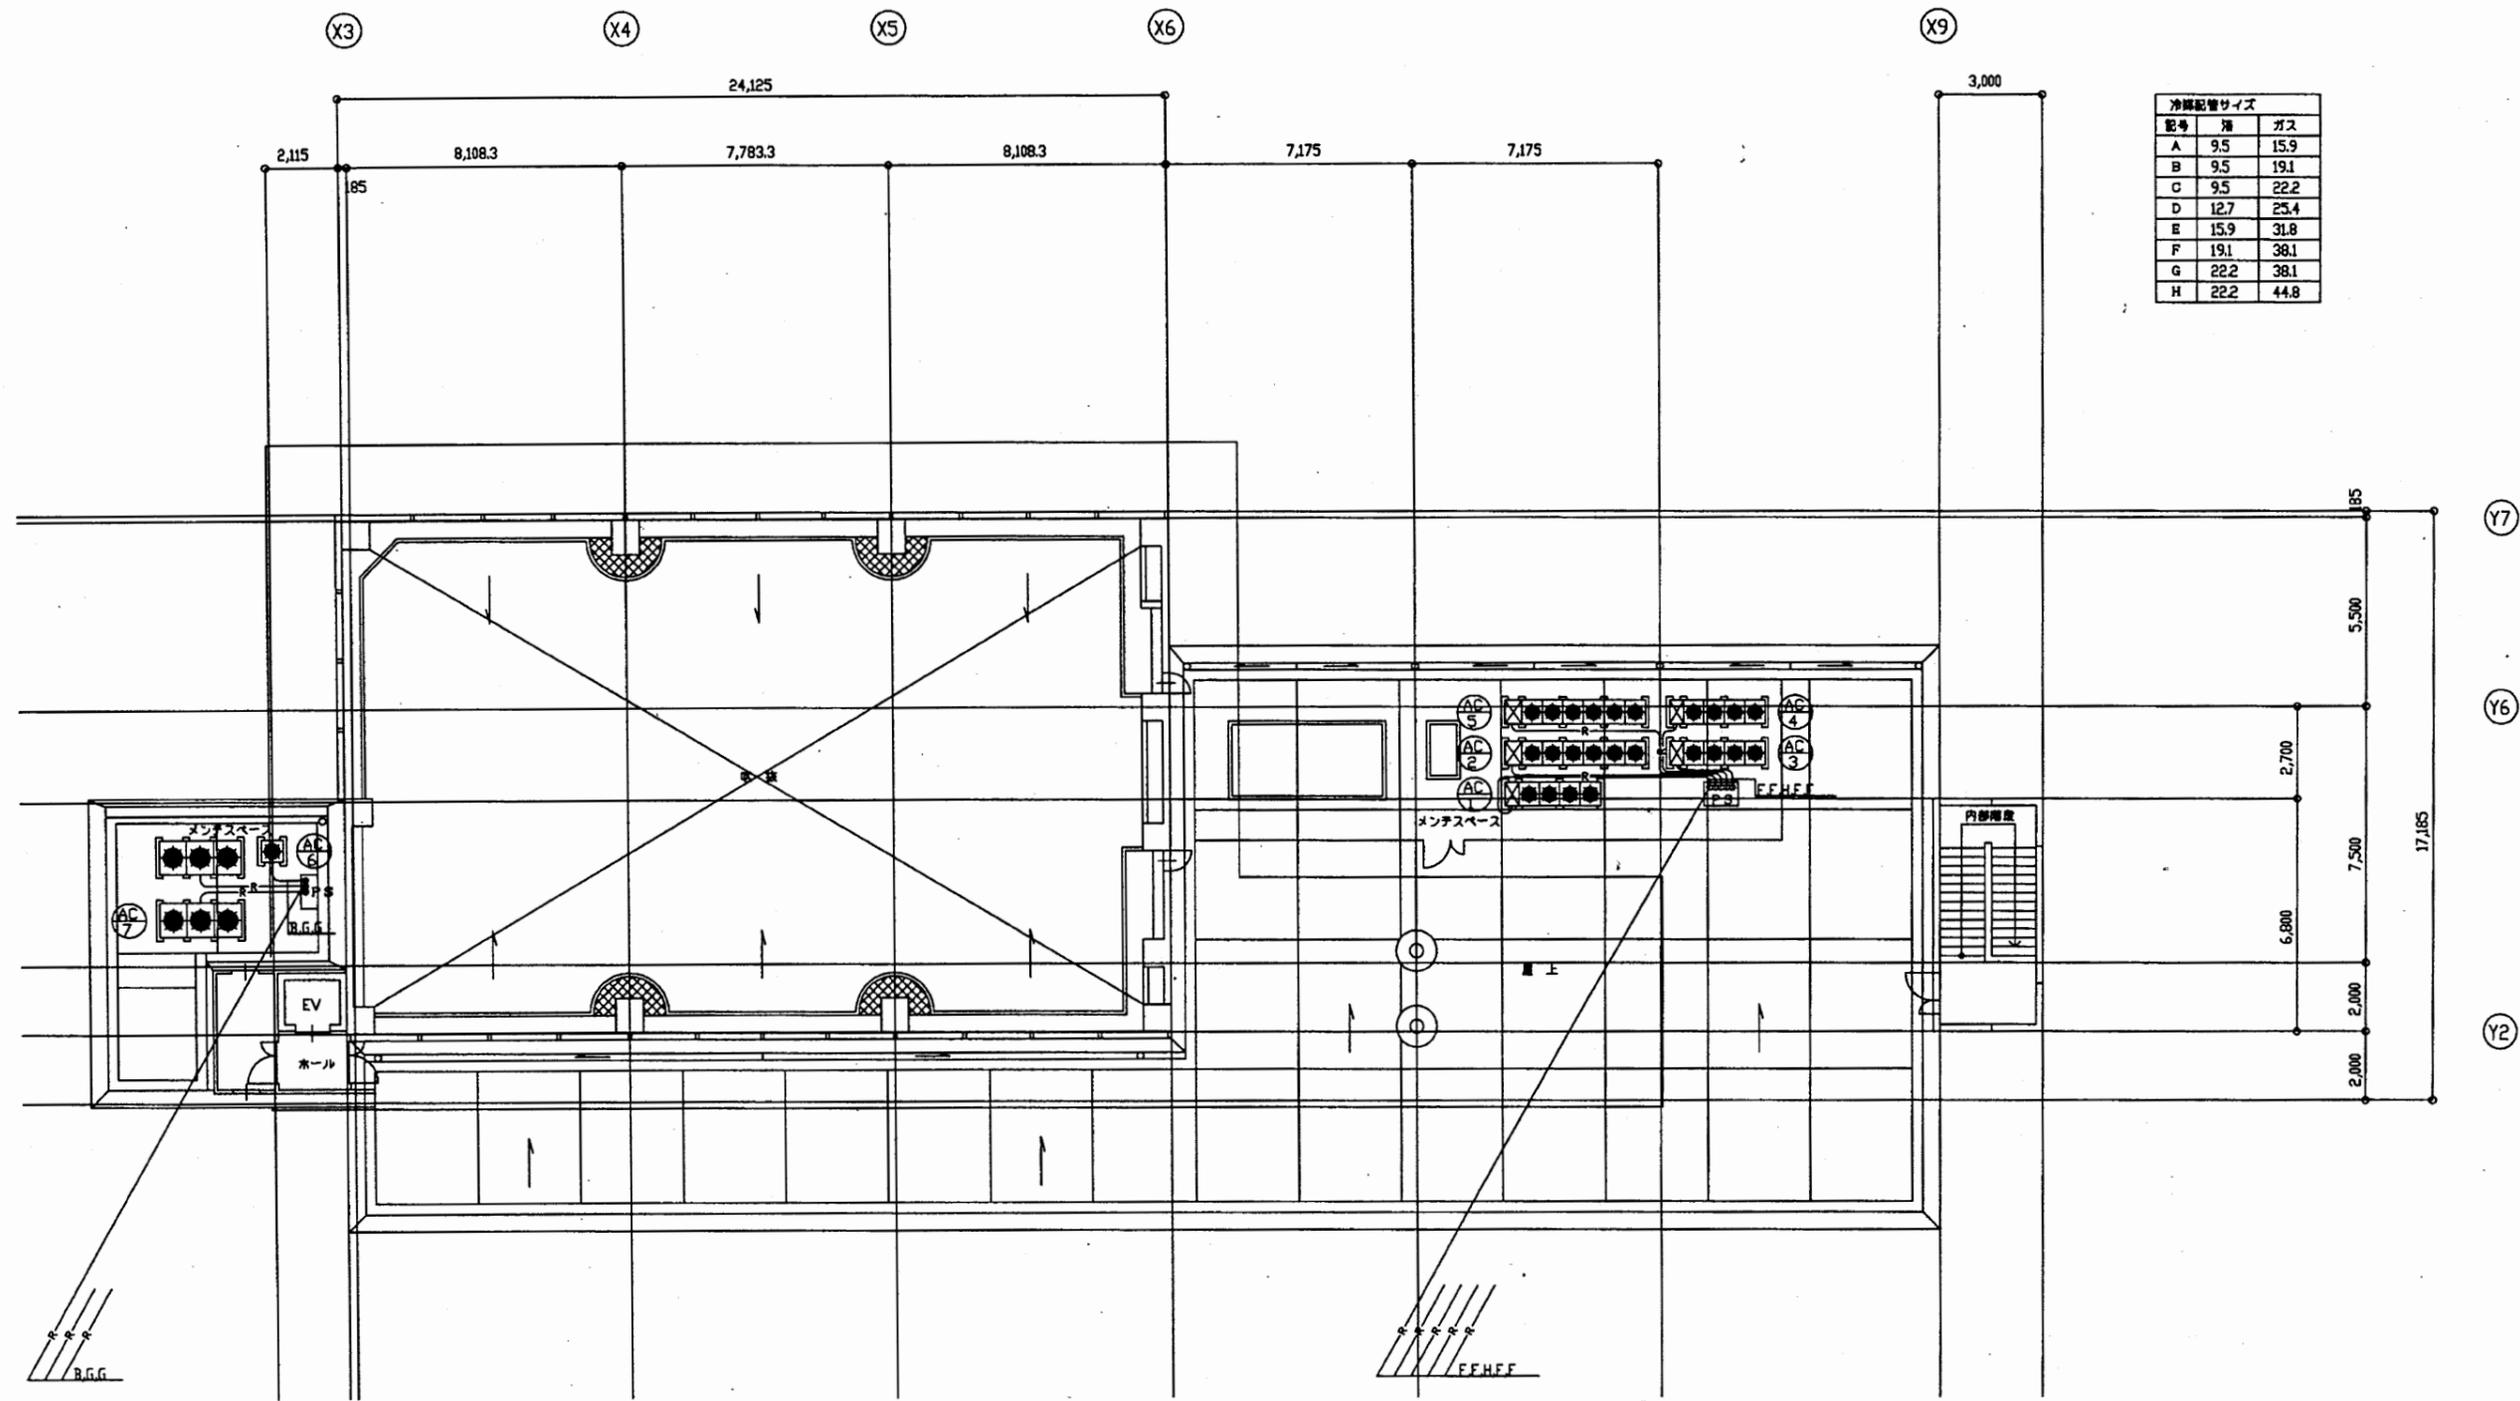

冷媒配管サイズ		
記号	種	ガス
A	9.5	15.9
B	9.5	19.1
C	9.5	22.2
D	12.7	25.4
E	15.9	31.8
F	19.1	38.1
G	22.2	38.1
H	22.2	44.8

空調設備 R階平面図

武山コミュ

工事名	追浜行政センターほか9か所建築基準法第12条定期点検業務委託			設計者資格 氏名	級建築士登録第 号			課長	主査等	担当者	横須賀市 財政部 FM推進課
図面名称	空調設備図	図番	縮尺	NS	作図	平成	年	月	日		