



はぐくみかん
横須賀市 小川町 16番地

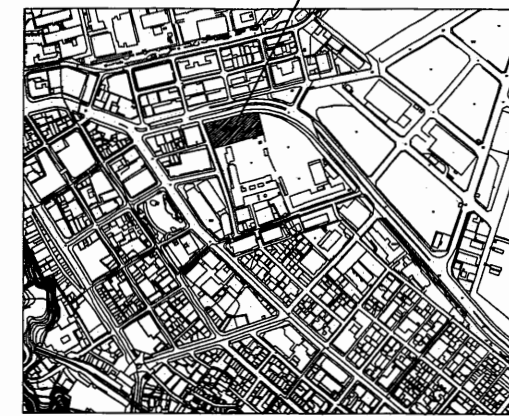

案内図

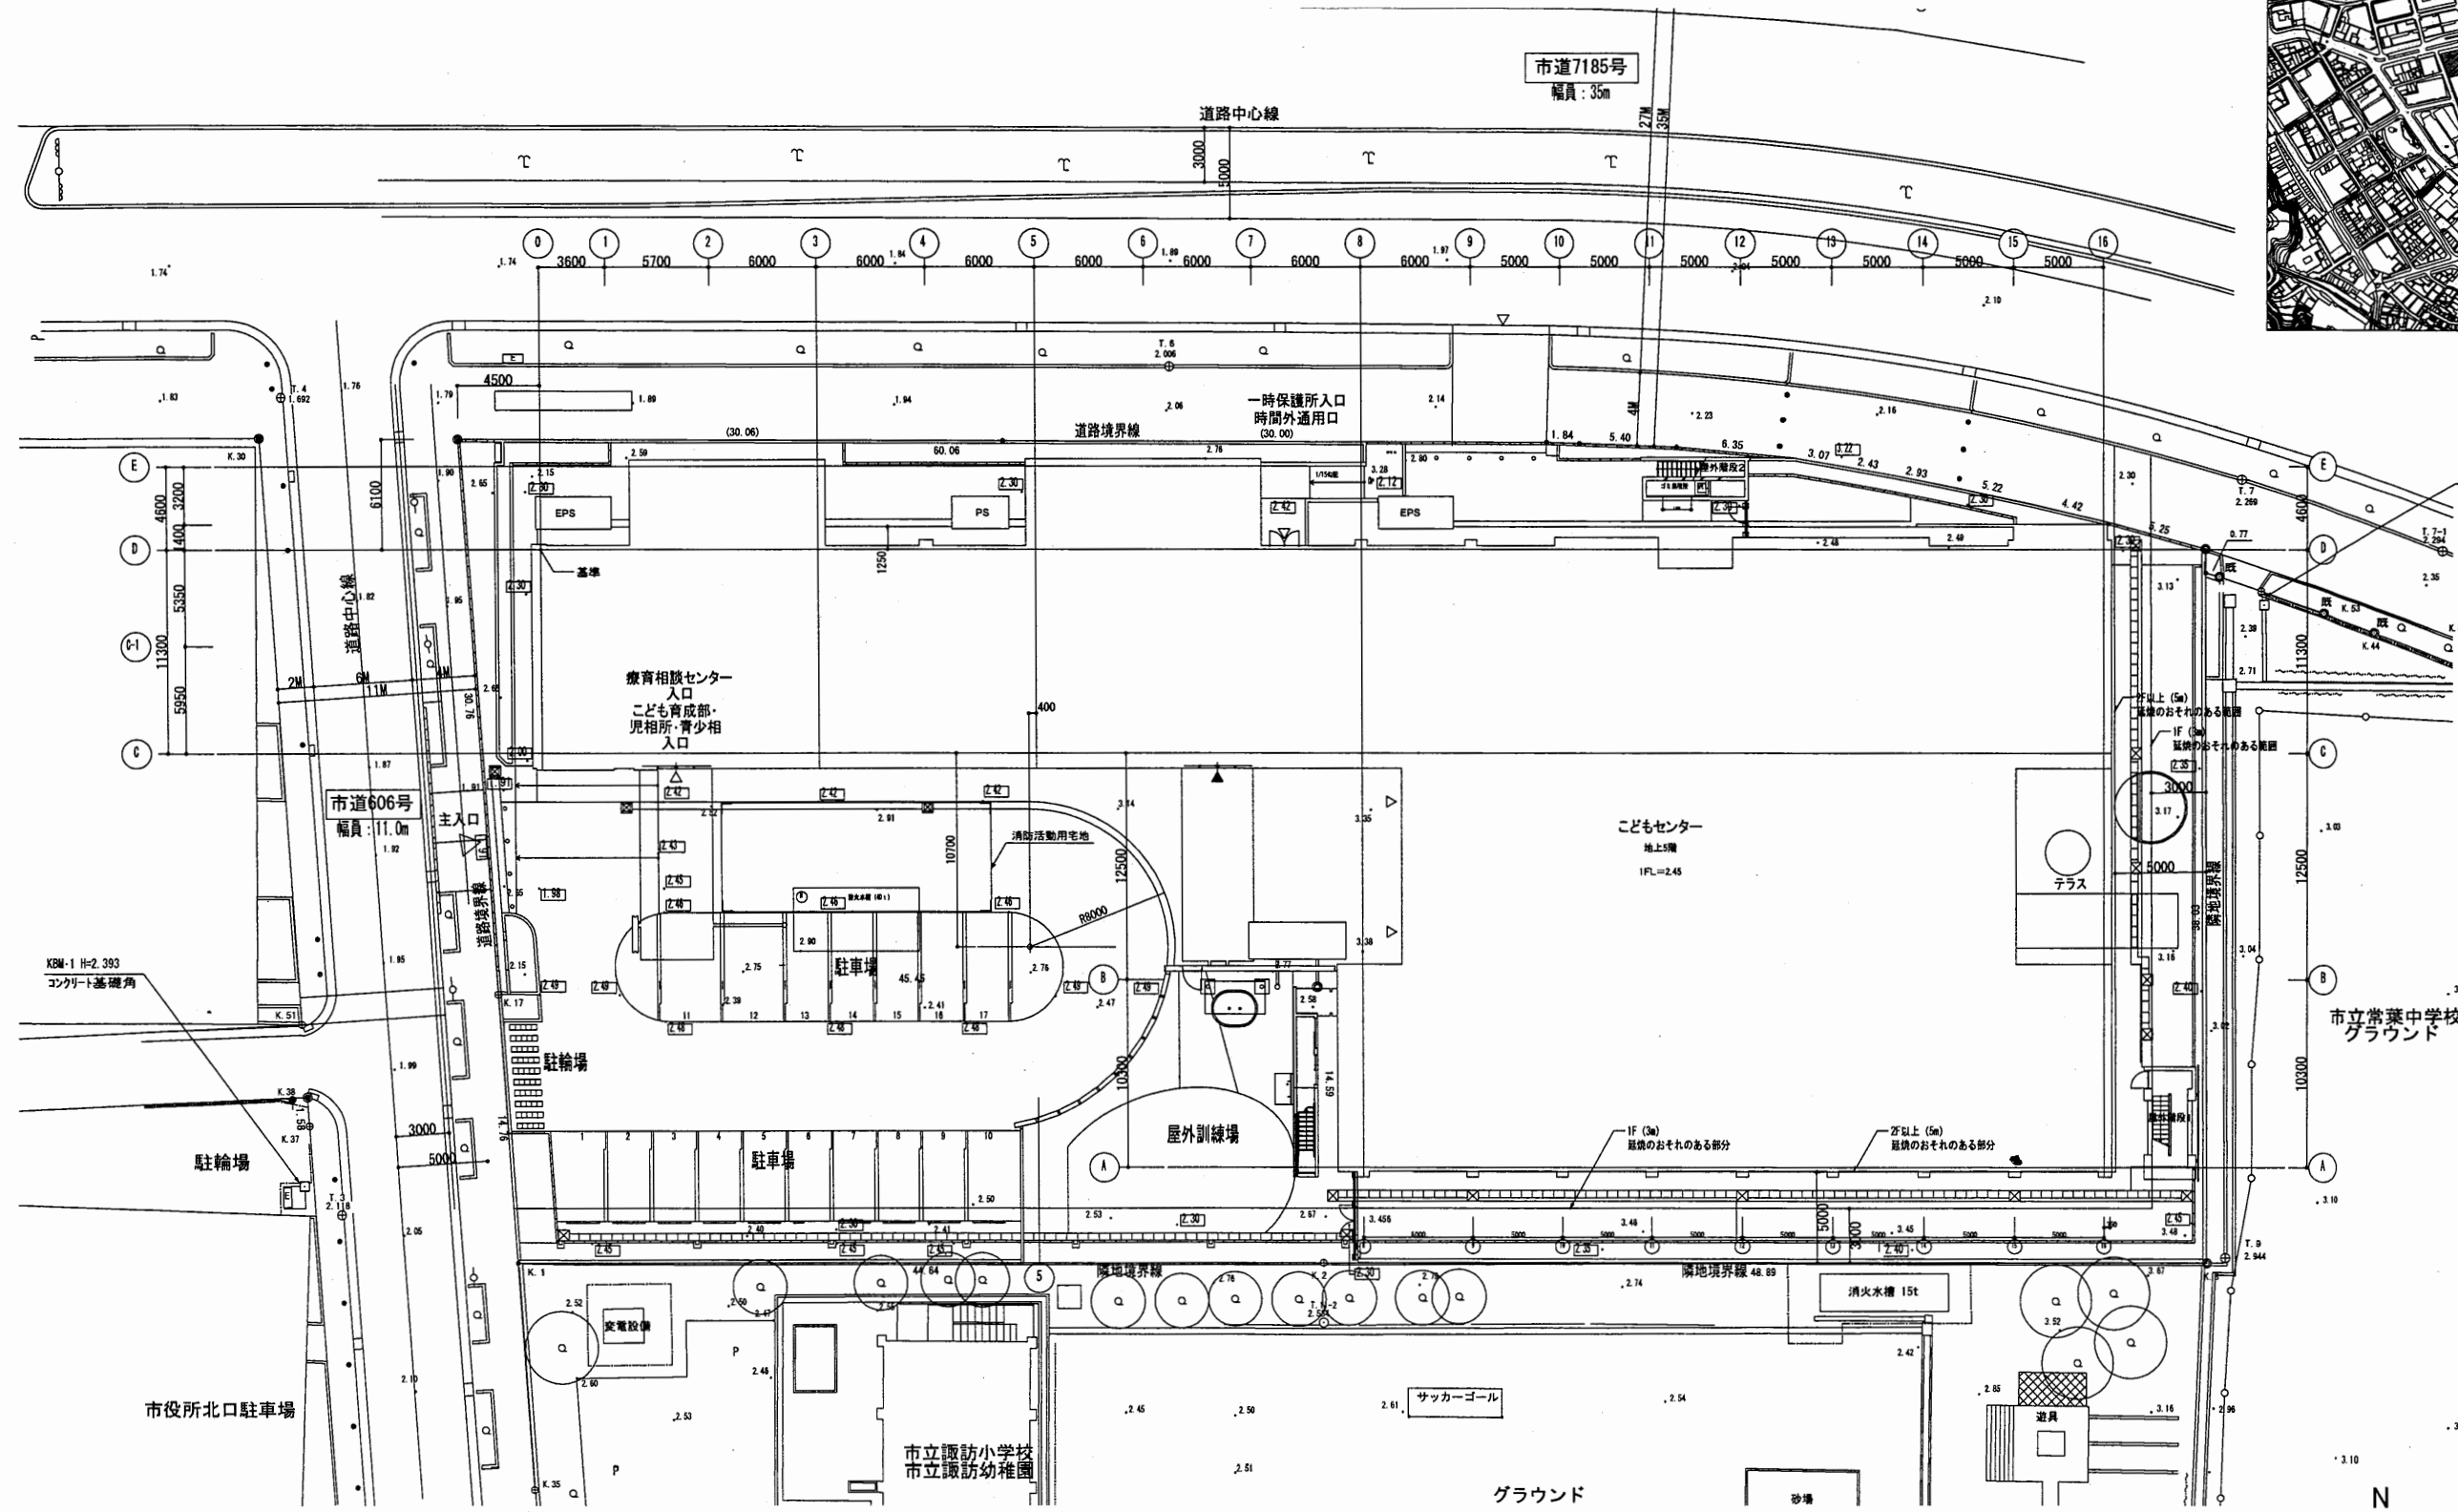


配置図



はぐくみかん


工事名	はぐくみかんほか1か所建築基準法第12条定期点検業務委託			設計者資格 氏名	級建築士登録第	号	課長	主査等	担当者	横須賀市 財政部 FM推進課
図面名称	案内図	配置図	図番	縮尺	S=1:400	作図	平成	年	月	

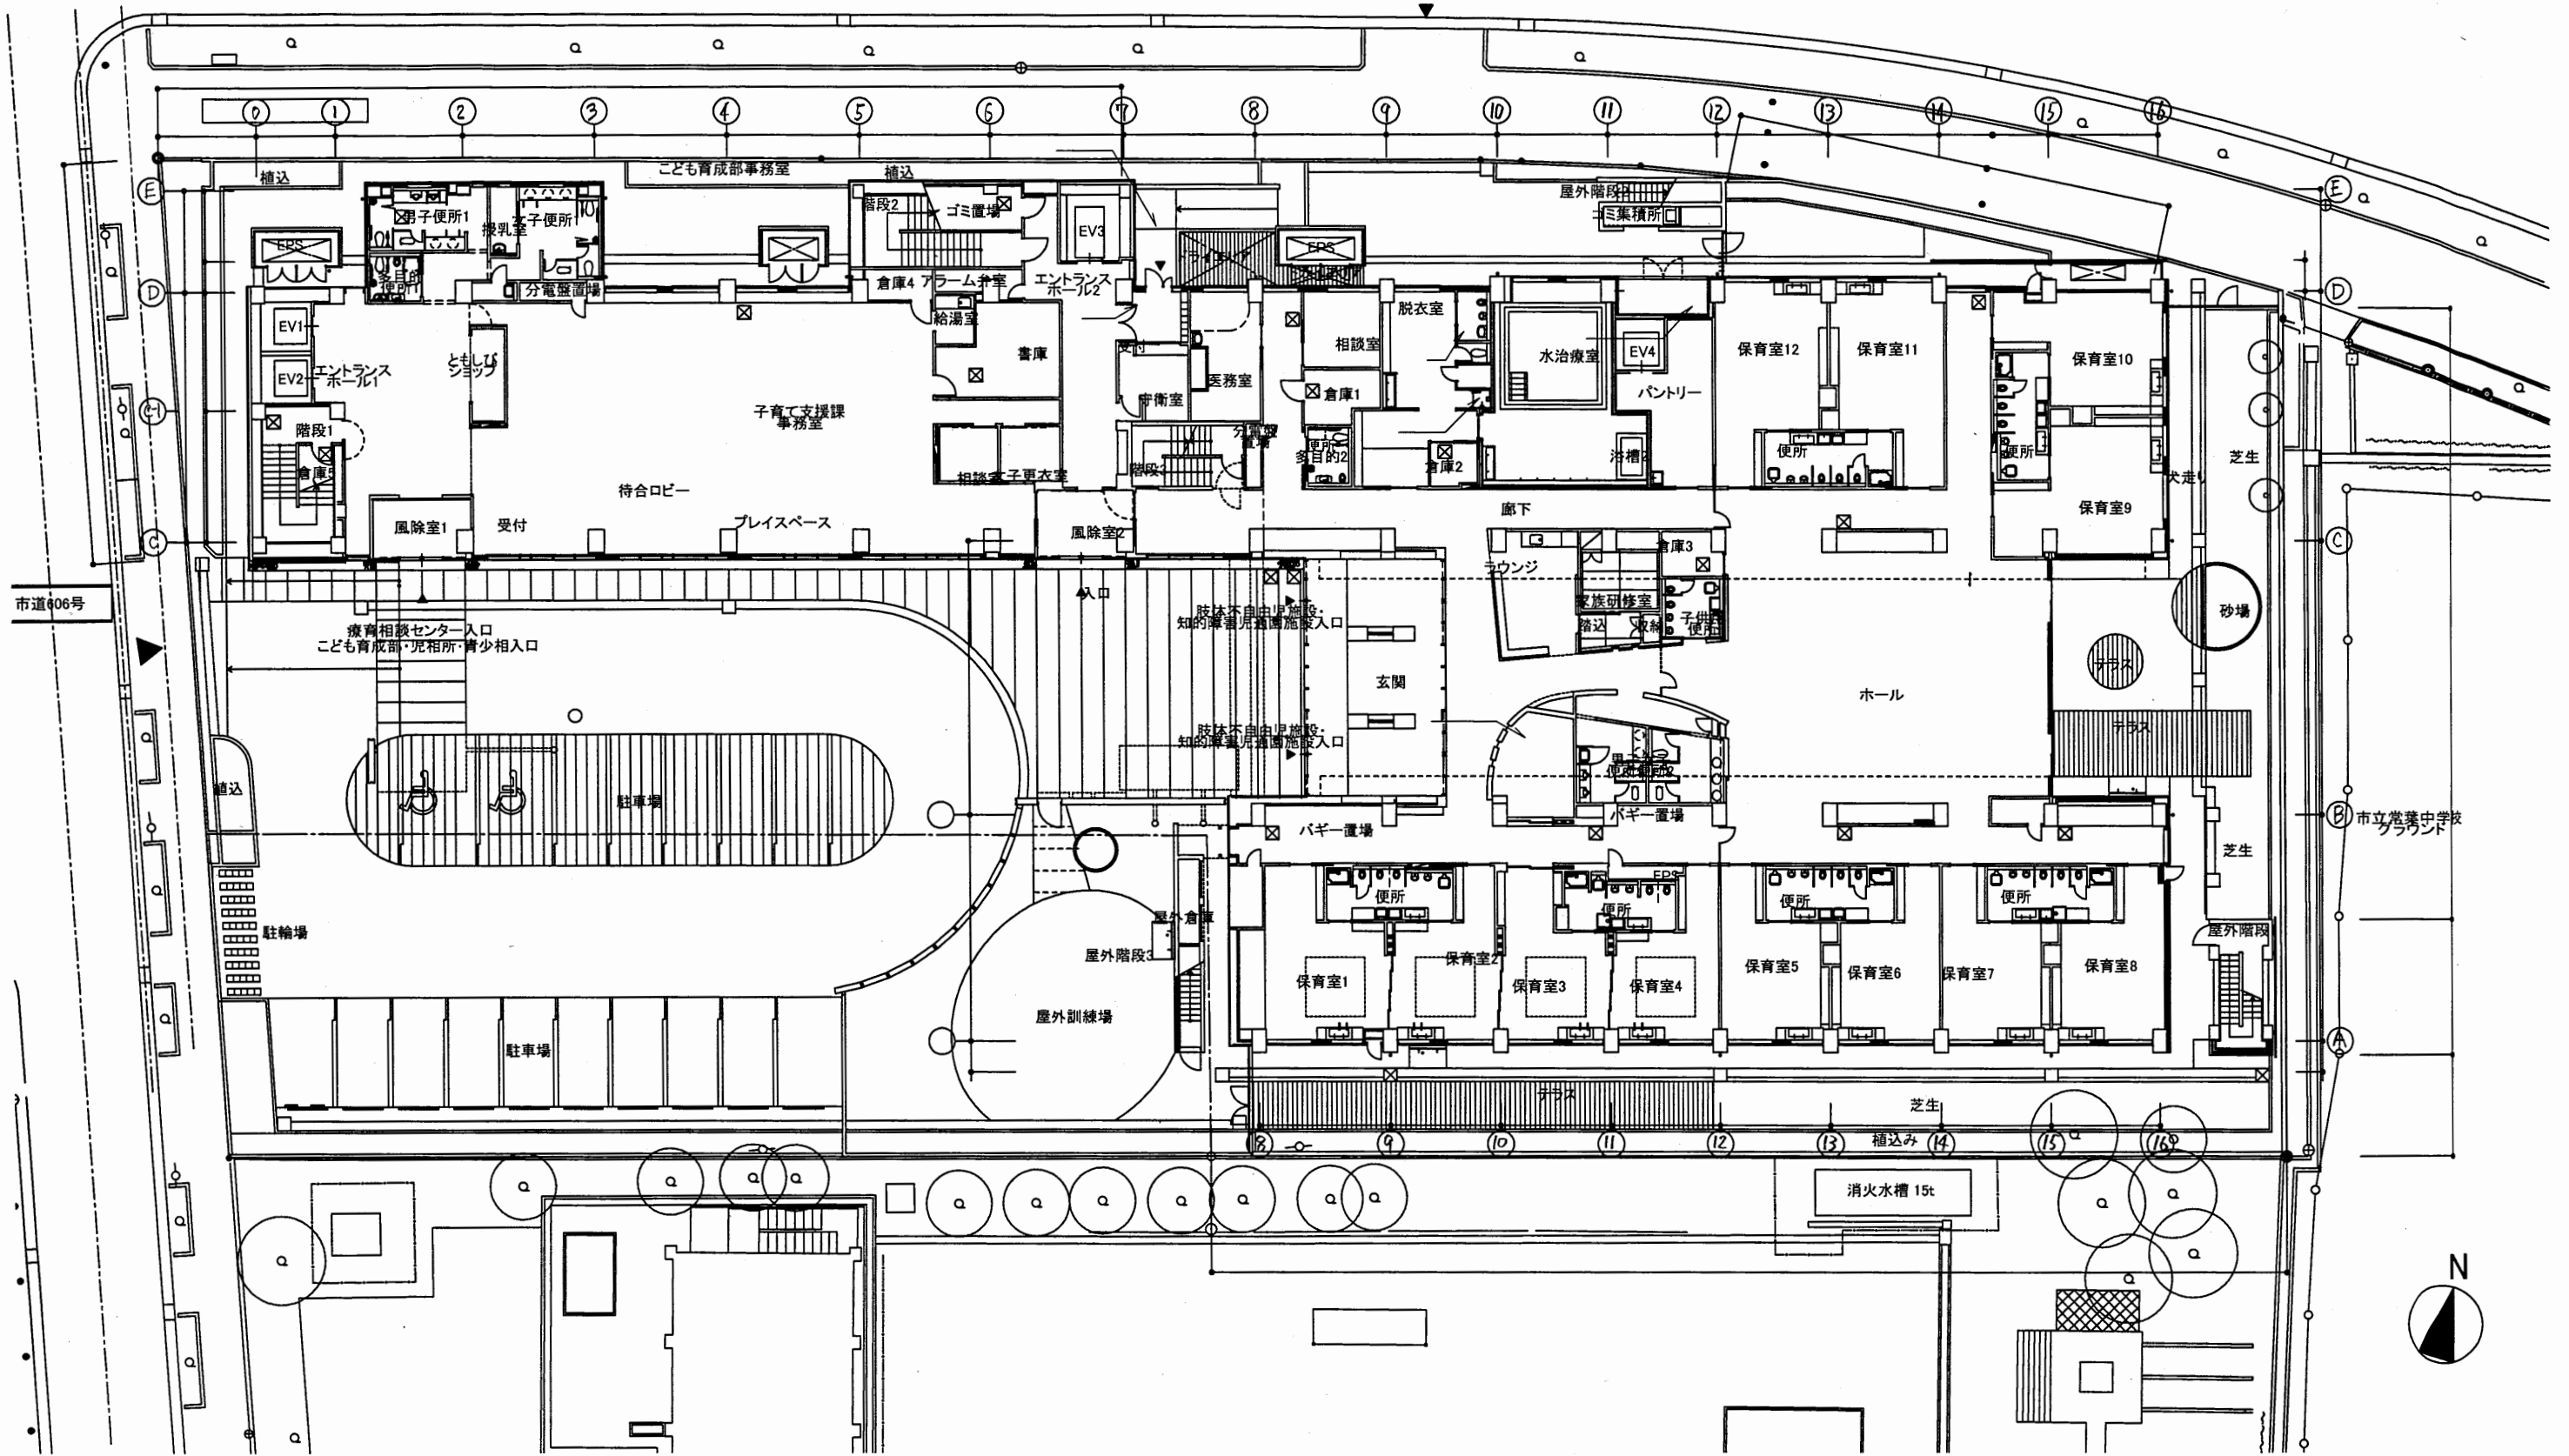

1階平面図

はぐくみかん


工事名	はぐくみかんほか1か所建築基準法第12条定期点検業務委託			設計者資格氏名	級建築士登録第 号		課長	主査等	担当者	横須賀市 財政部 FM推進課
図面名称	1階平面図	図番	縮尺	S=1:300	作図	平成 年 月 日				

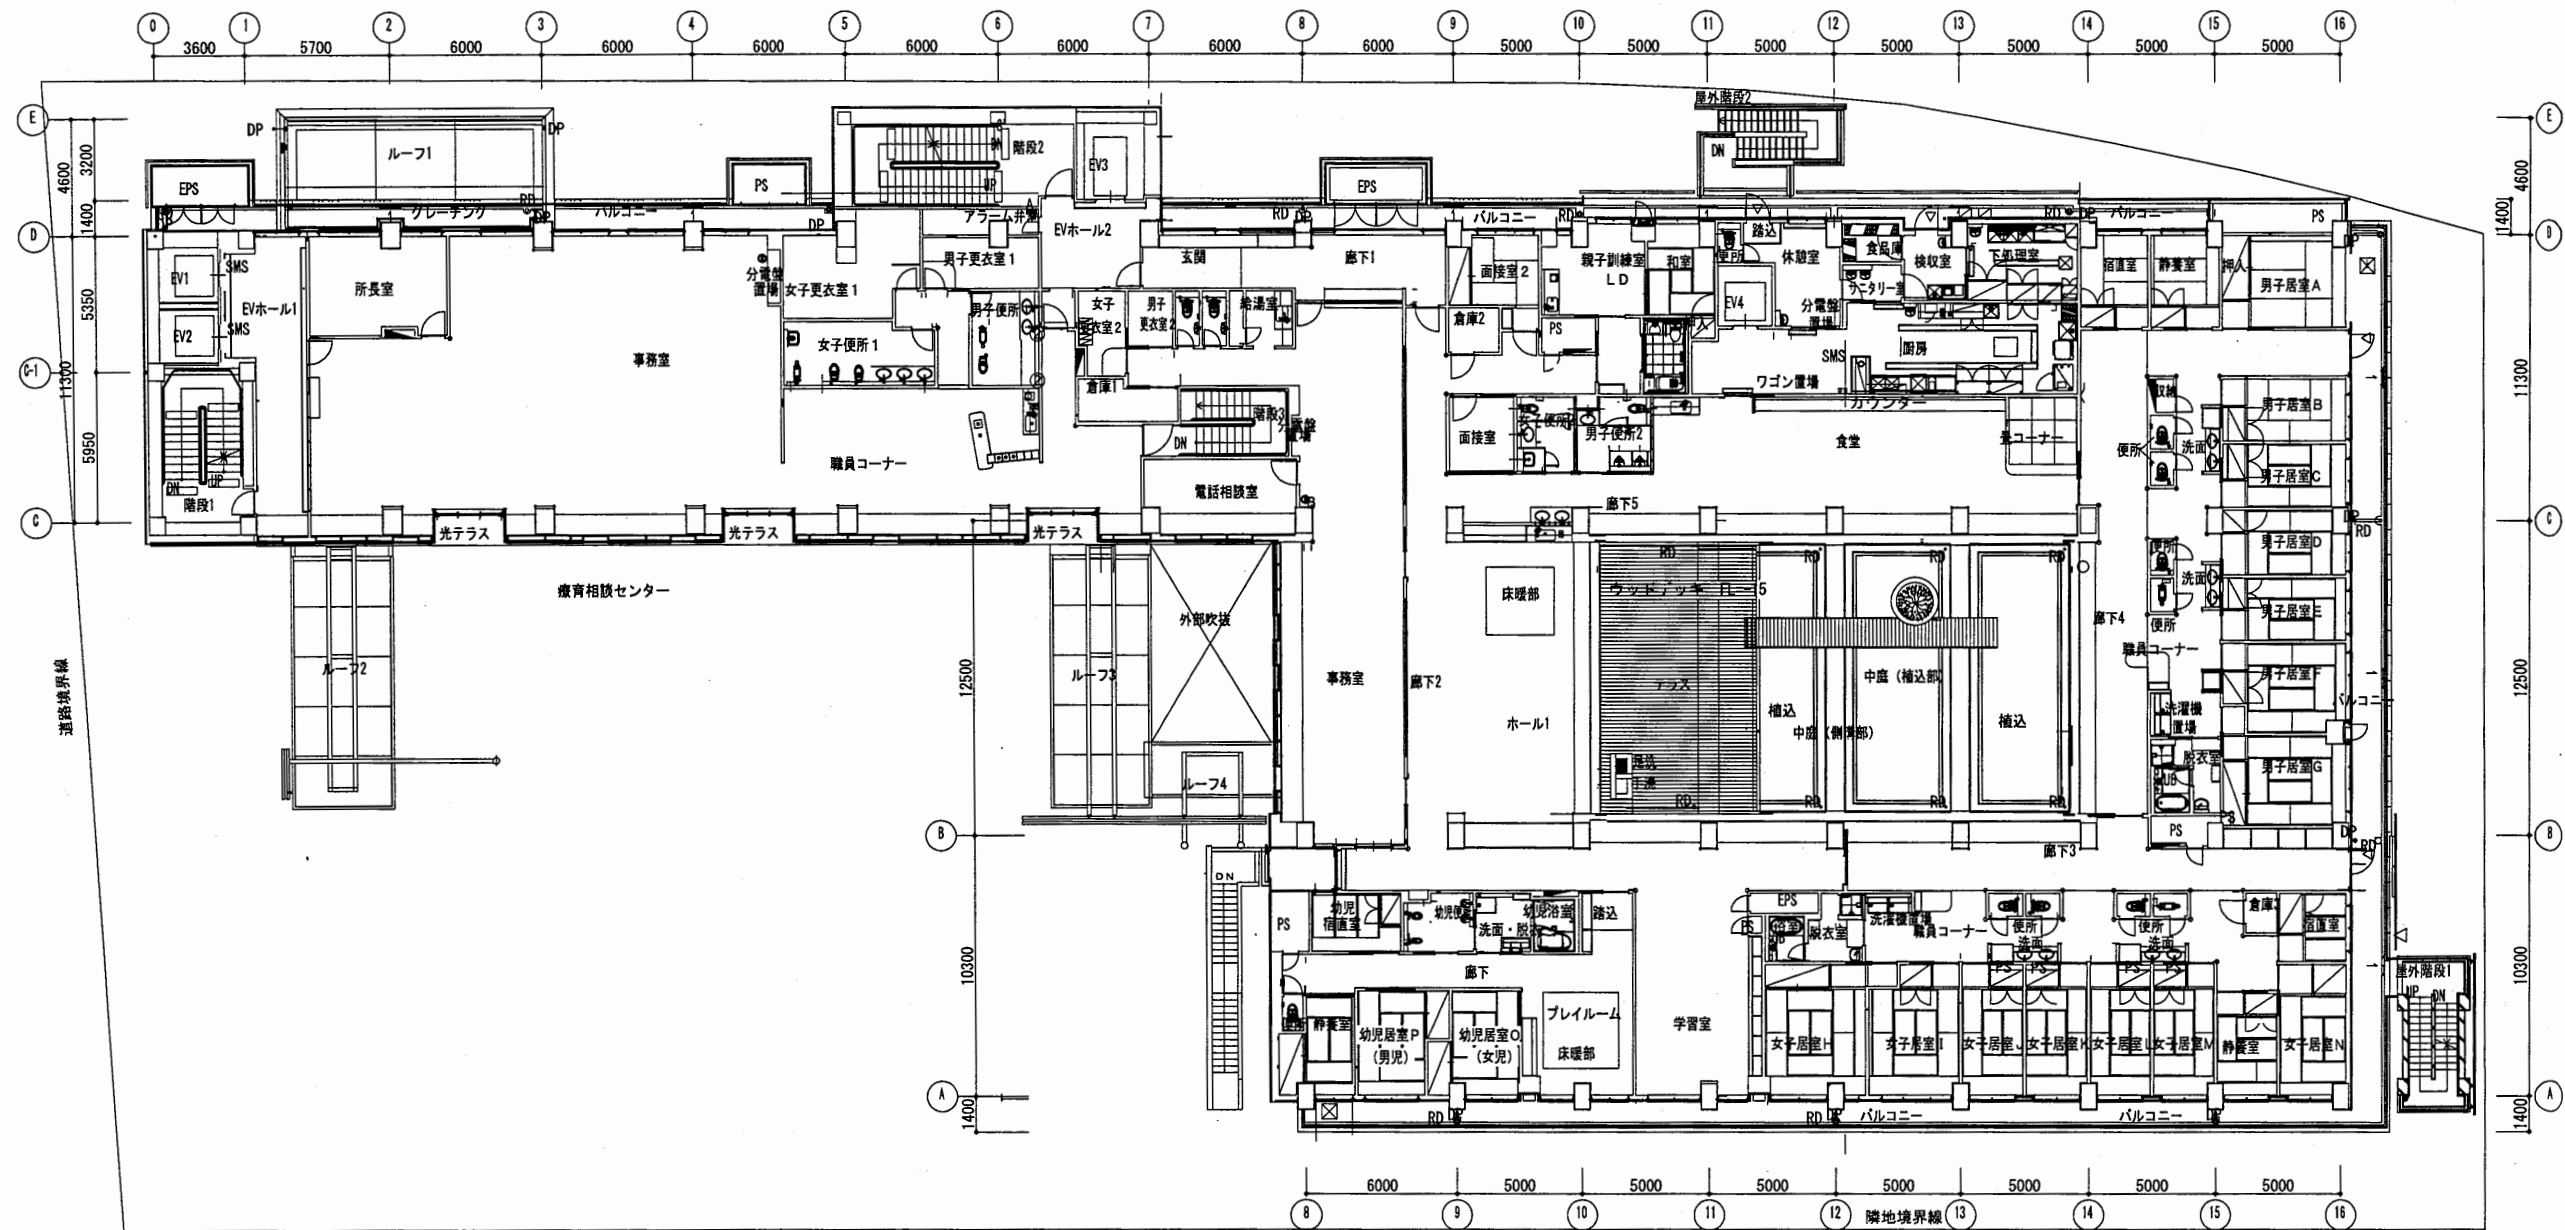

2階平面図

はぐくみかん


工事名	はぐくみかんほか1か所建築基準法第12条定期点検業務委託			設計者資格氏名	級建築士登録第 号			課長	主査等	担当者	横須賀市 財政部 FM推進課
図面名称	2階平面図	図番		縮尺	S=1:300	作図	平成 年 月 日				

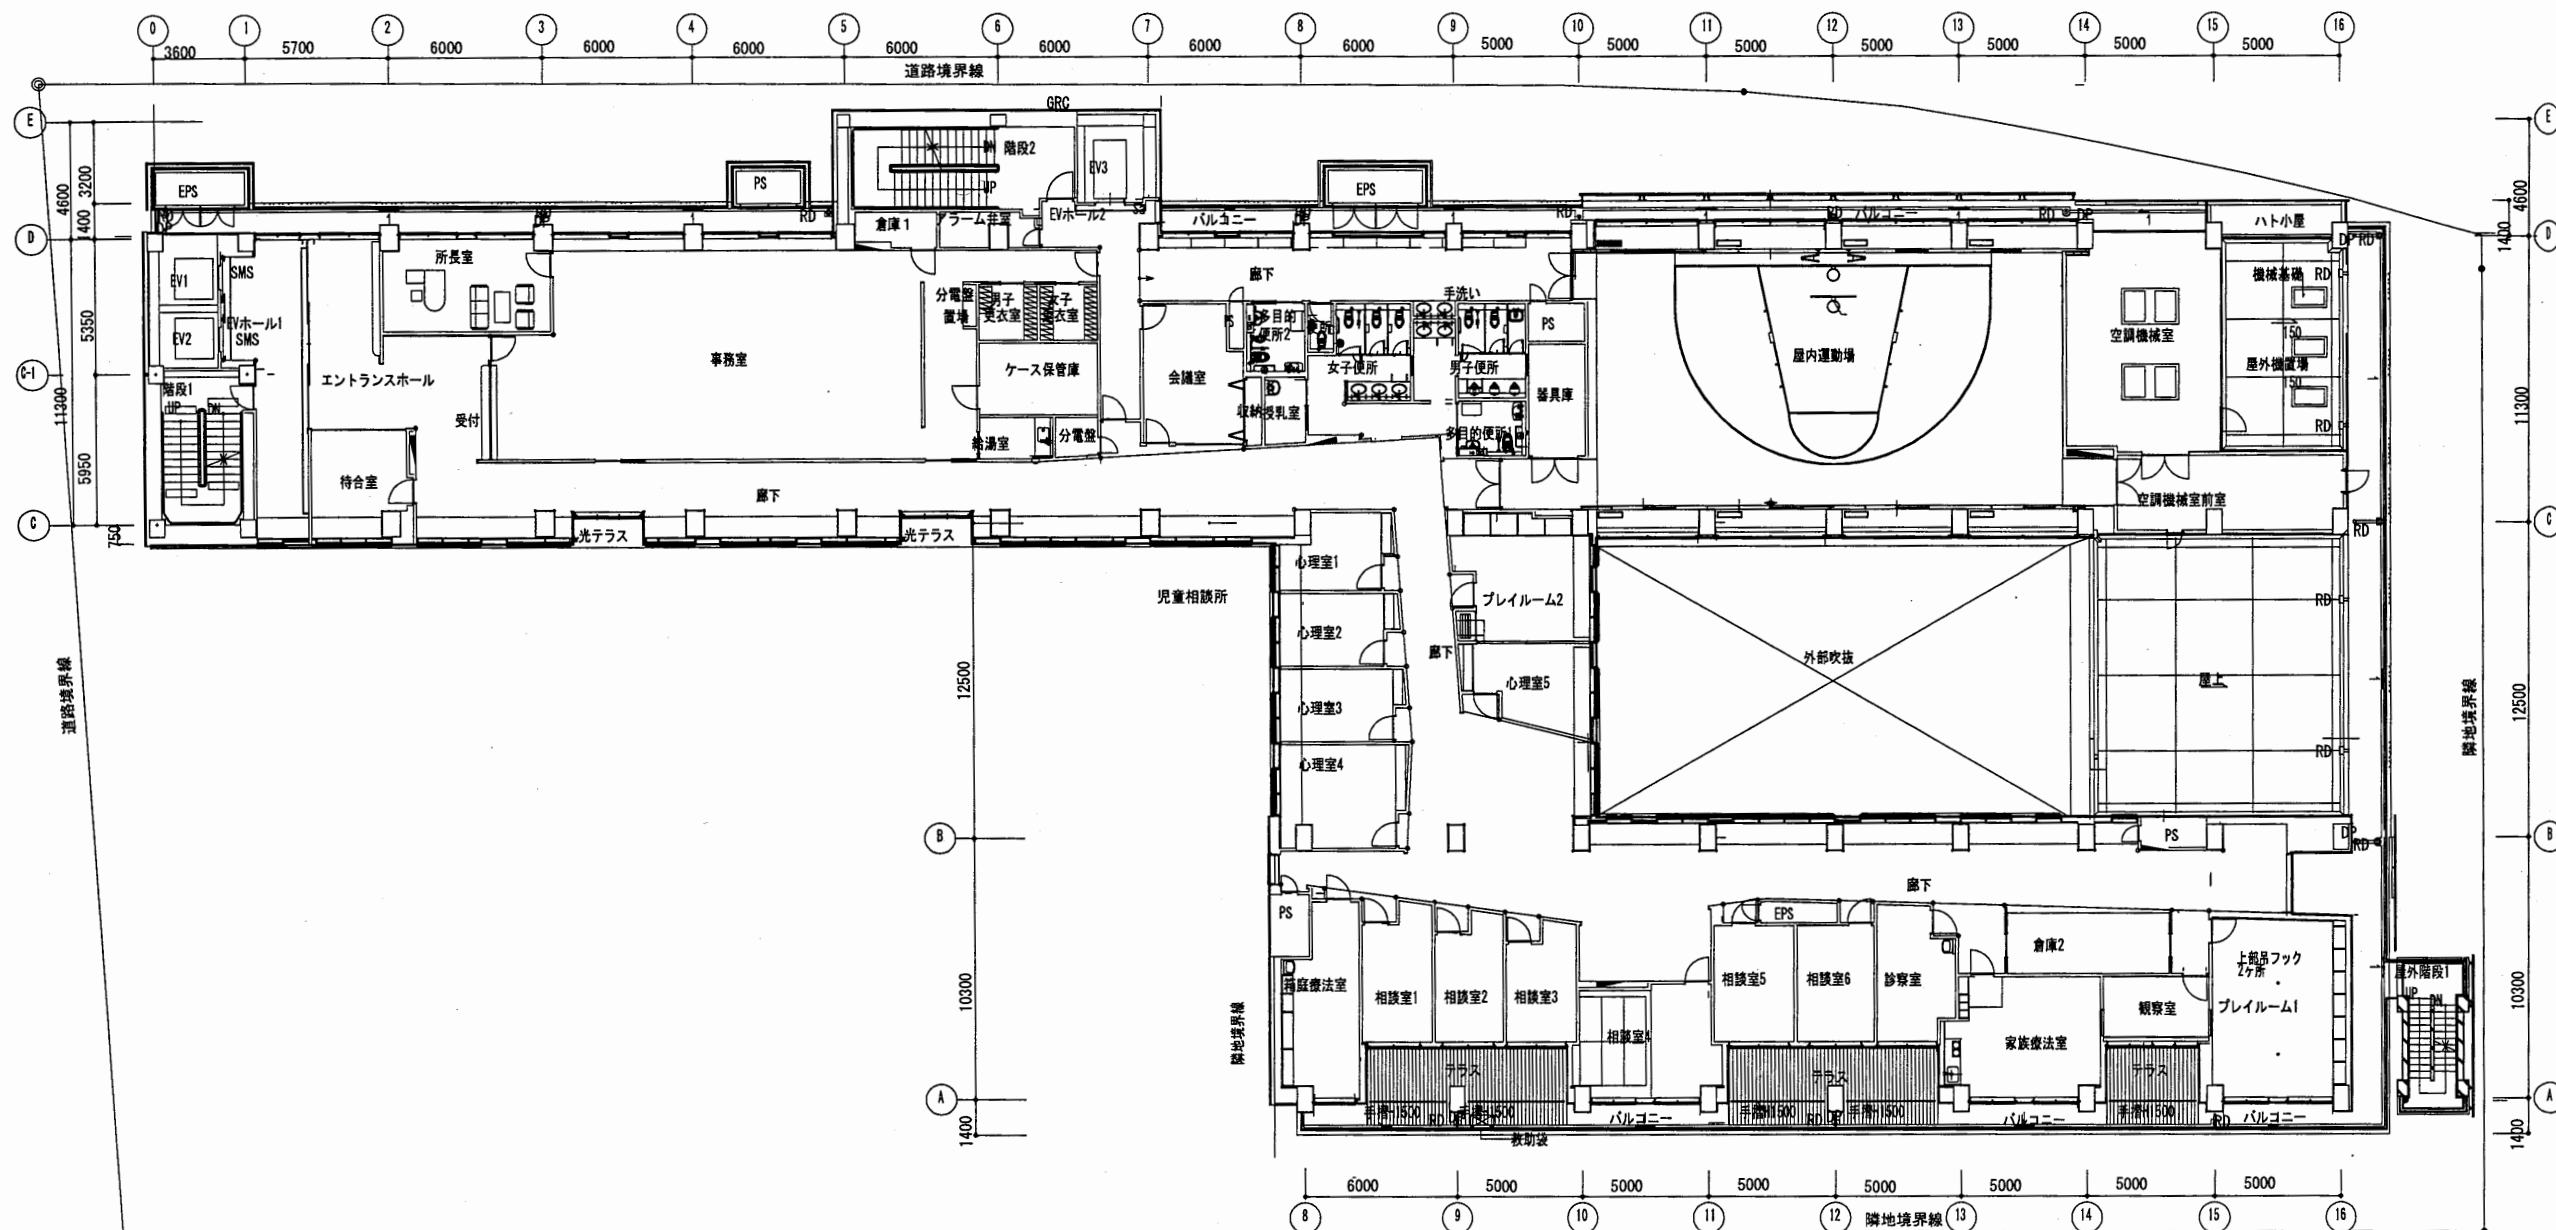

3階平面図

はぐくみかん


工事名	はぐくみかんほか1か所建築基準法第12条定期点検業務委託			設計者資格氏名	級建築士登録第 号			課長	主査等	担当者	横須賀市 財政部 FM推進課
図面名称	3階平面図	図番	縮尺	S=1:300	作図	平成 年 月 日					

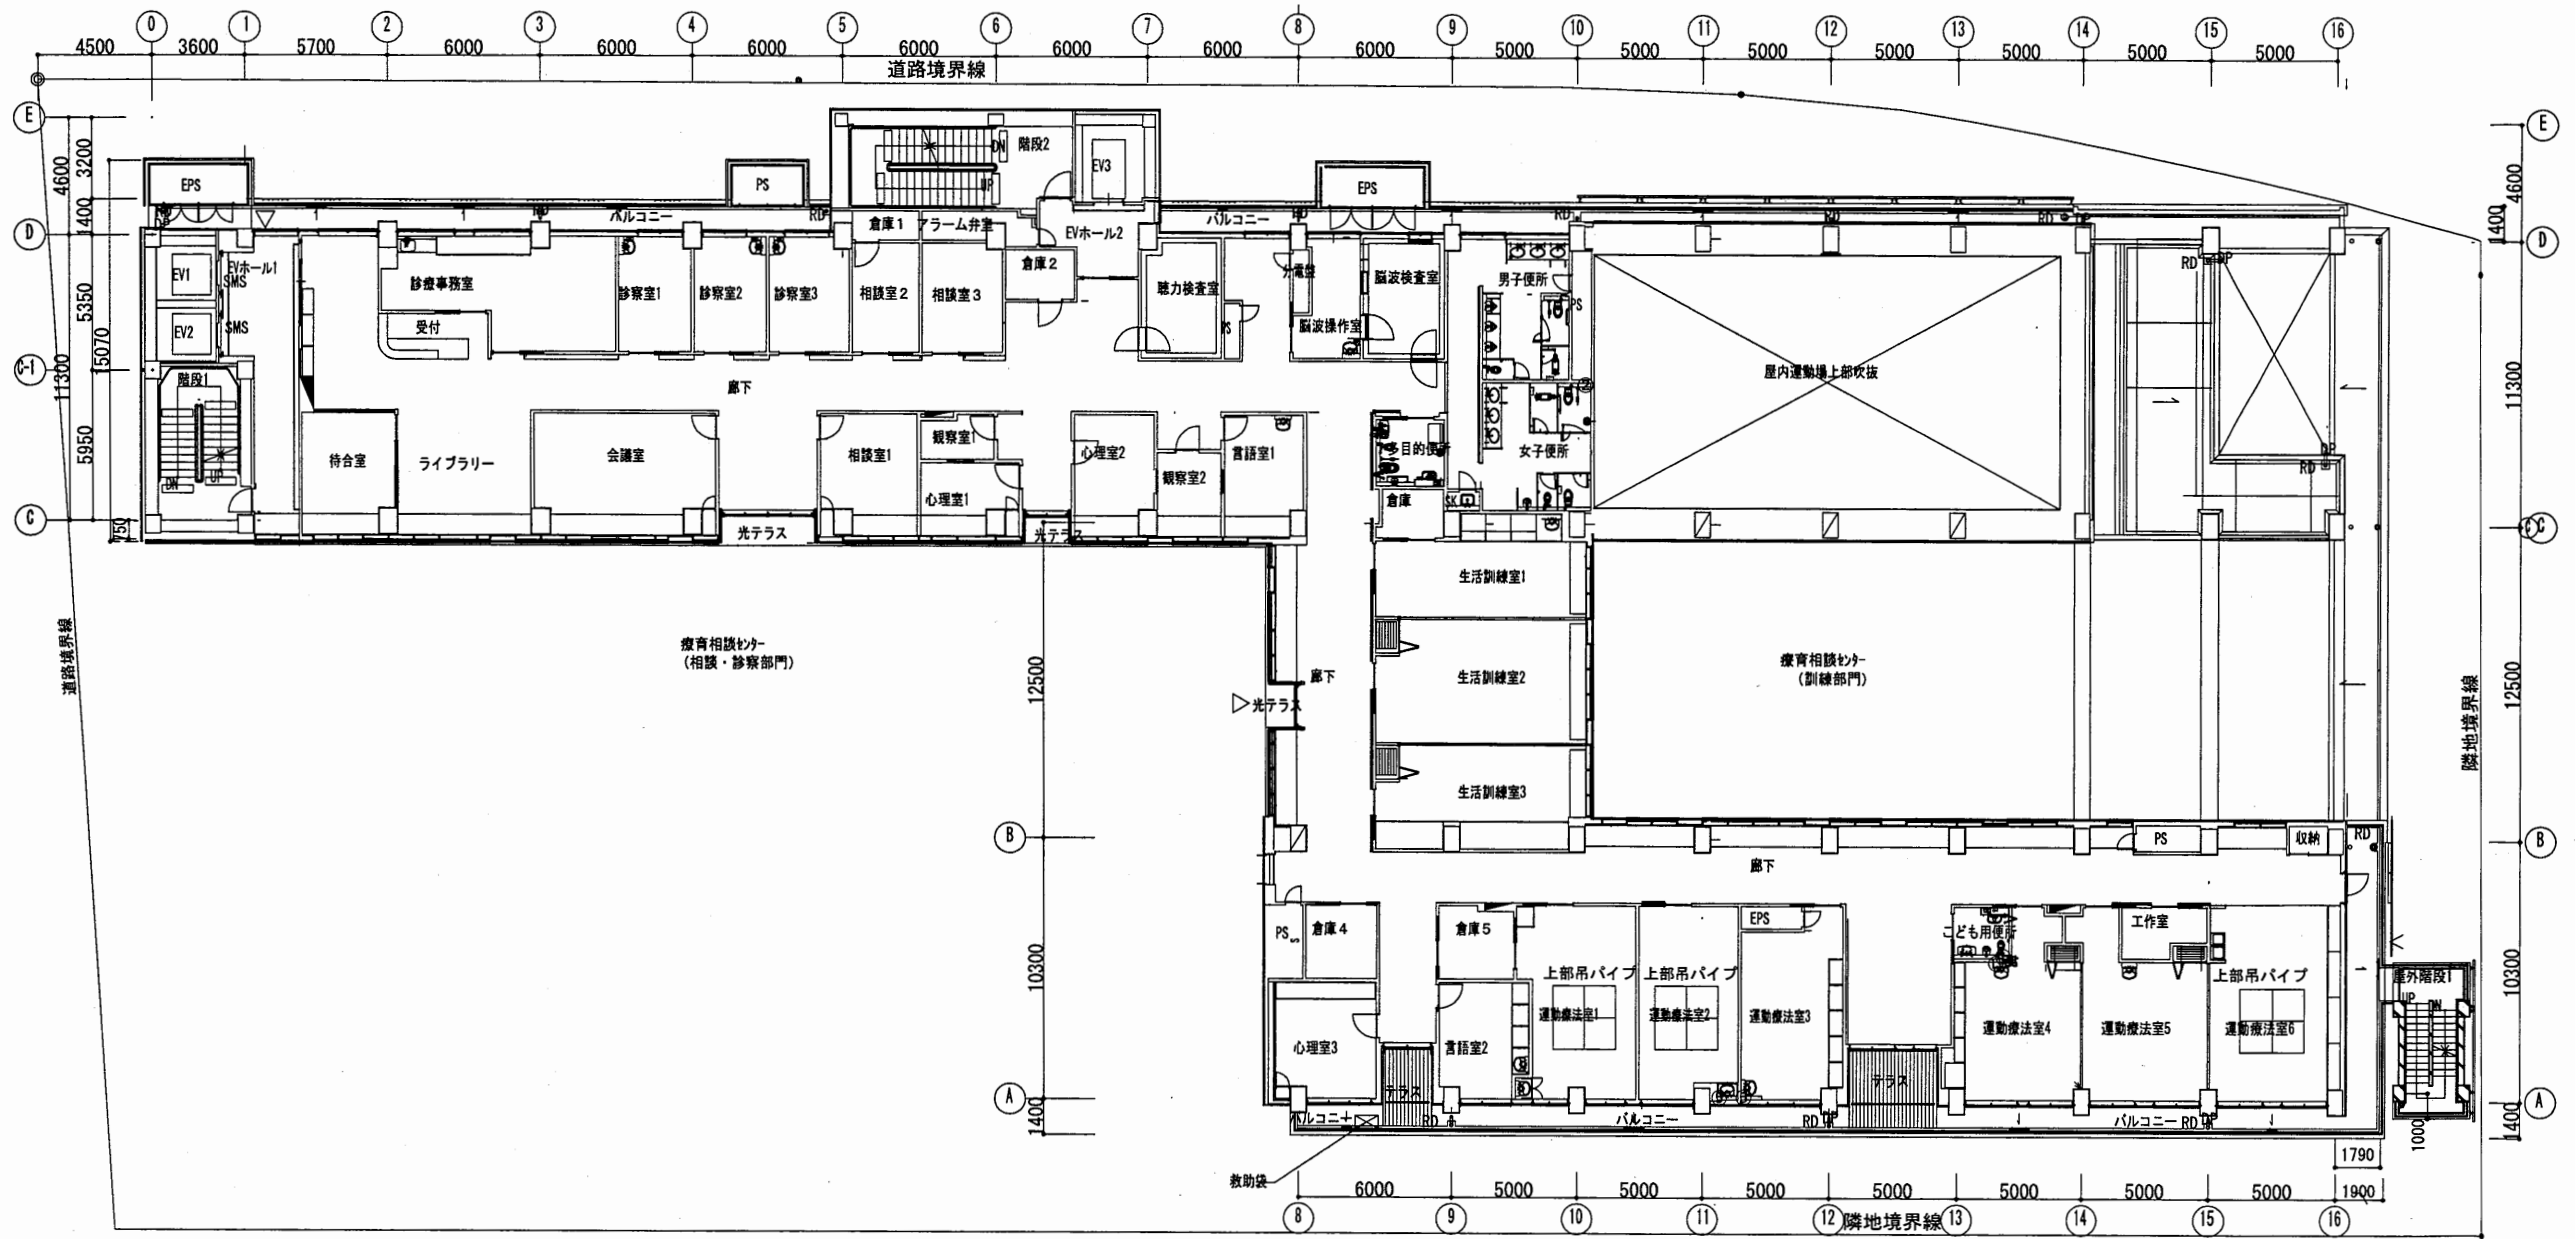

4階平面図

はぐくみかん


工事名	はぐくみかんほか1か所建築基準法第12条定期点検業務委託			設計者資格 氏名	級建築士登録第 号			課長	主査等	担当者	横須賀市 財政部 FM推進課
図面名称	4階平面図	図番	縮尺	S = 1 : 300	作図	平成 年 月 日					

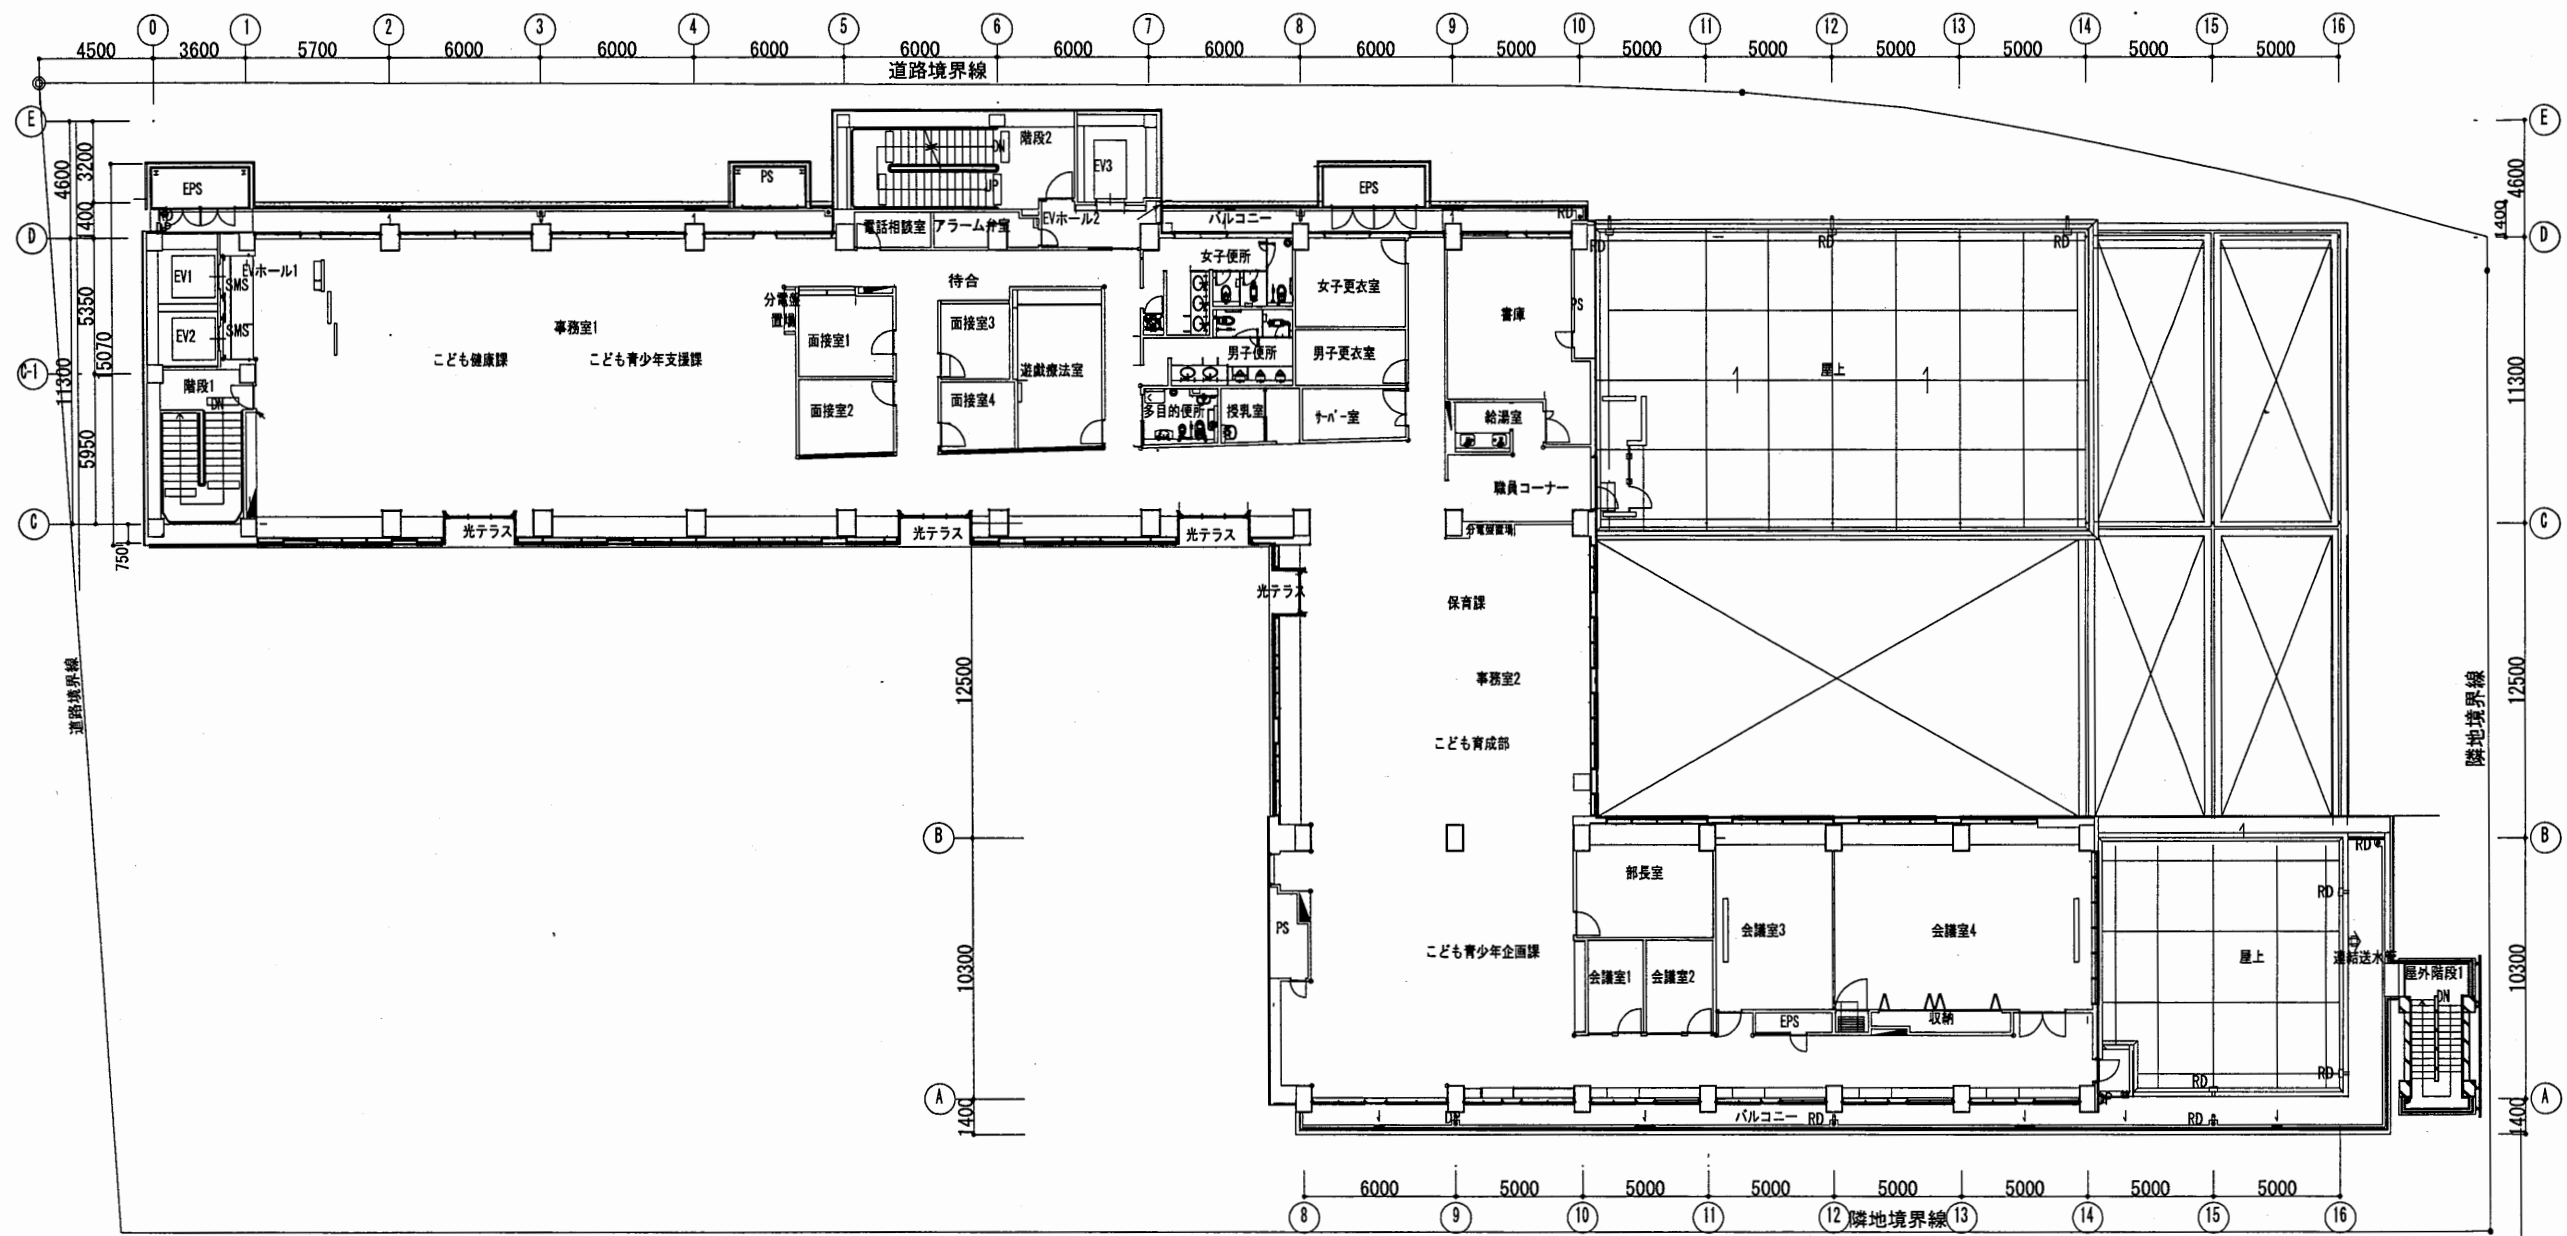

5階平面図

はぐくみかん

工事名	はぐくみかんほか1か所建築基準法第12条定期点検業務委託			設計者資格 氏名	級建築士登録第 号			課長	主査等	担当者	横須賀市 財政部 FM推進課
図面名称	5階平面図	図番	縮尺	S=1:300	作図	平成	年	月	日		

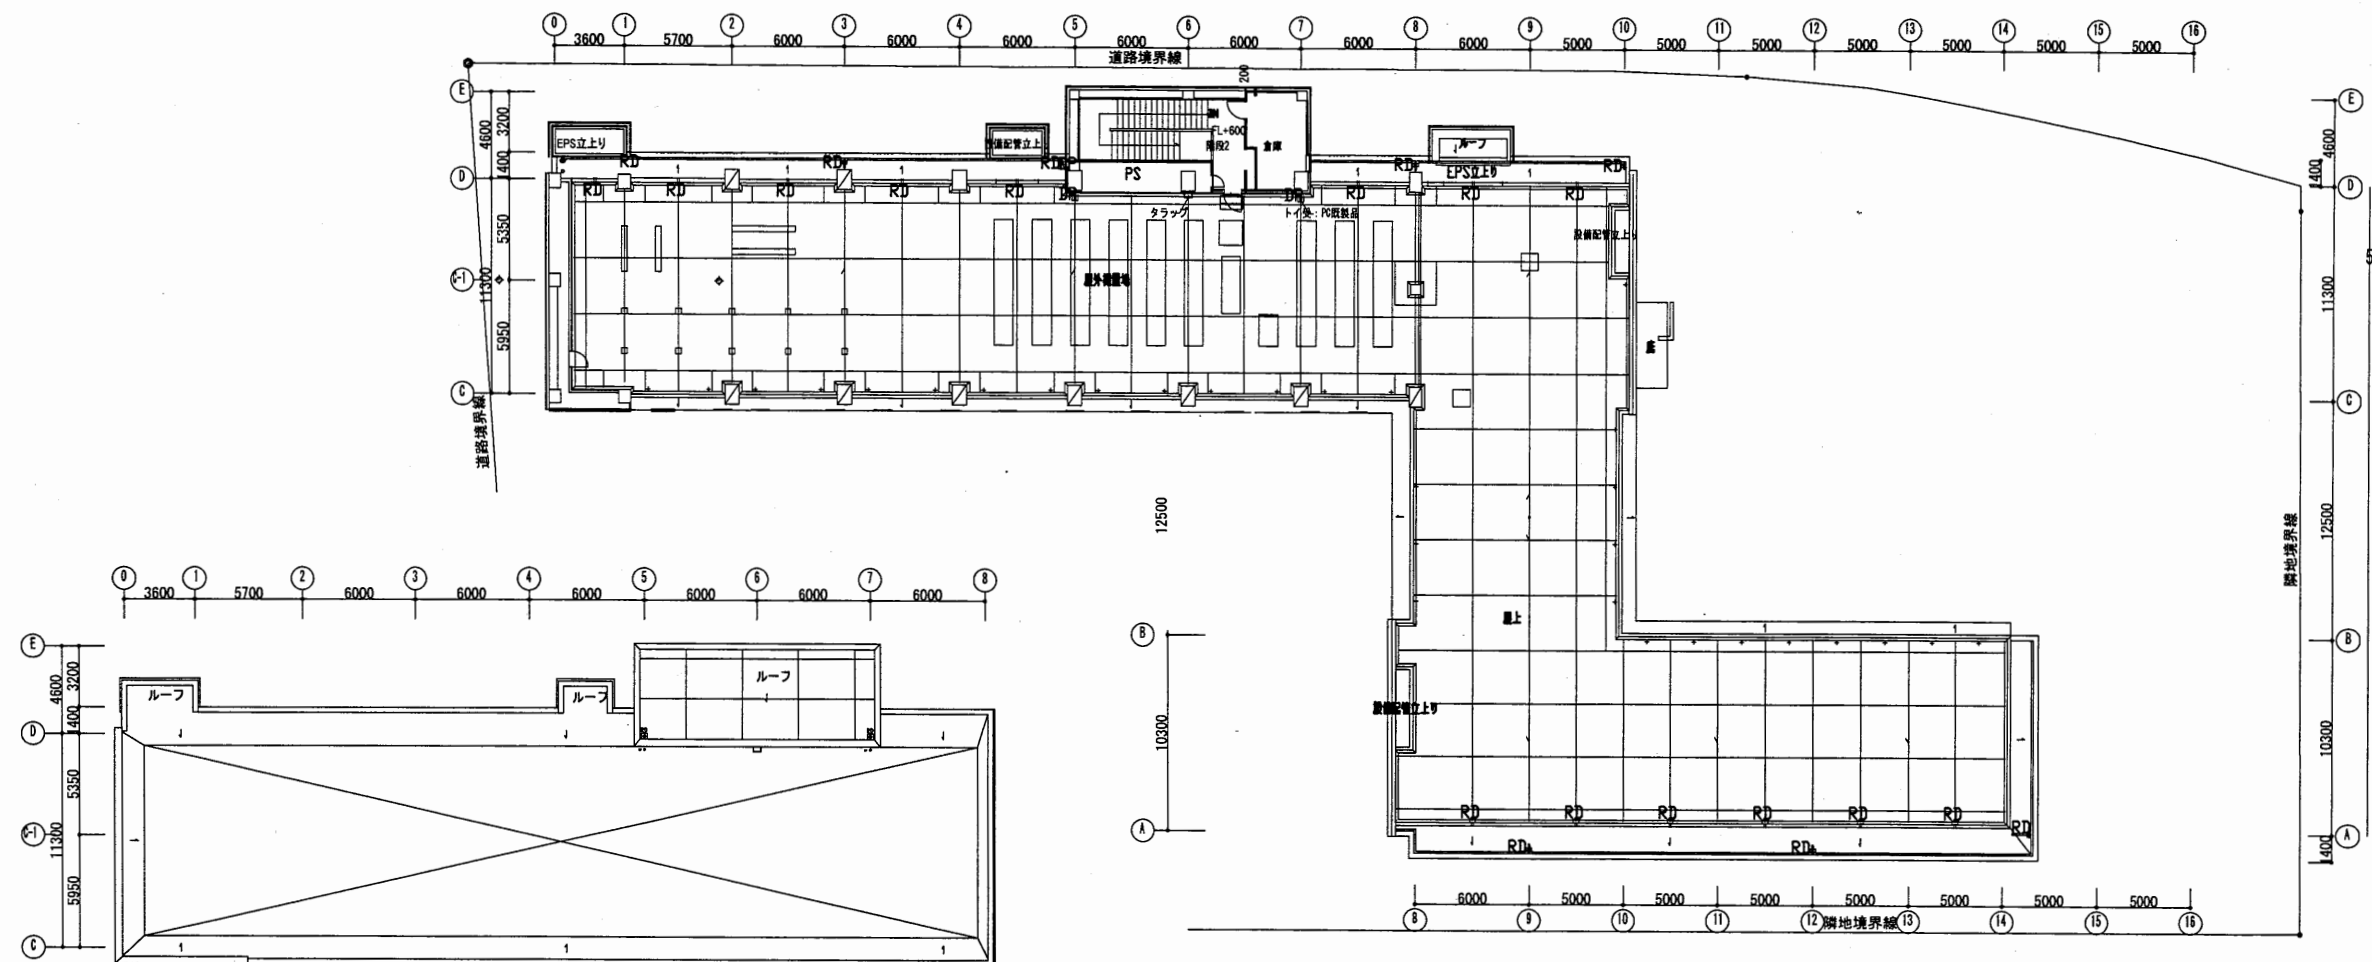


R 2階平面図

R階平面図

はぐくみかん

工事名	はぐくみかんほか1か所建築基準法第12条定期点検業務委託		設計者資格 氏名	ルーフ		級建築士登録第	号	課長	主査等	担当者	横須賀市 財政部 FM推進課
図面名称	R階平面図	図番	縮尺	S = 1 : 400	作図	平成	年 月 日				


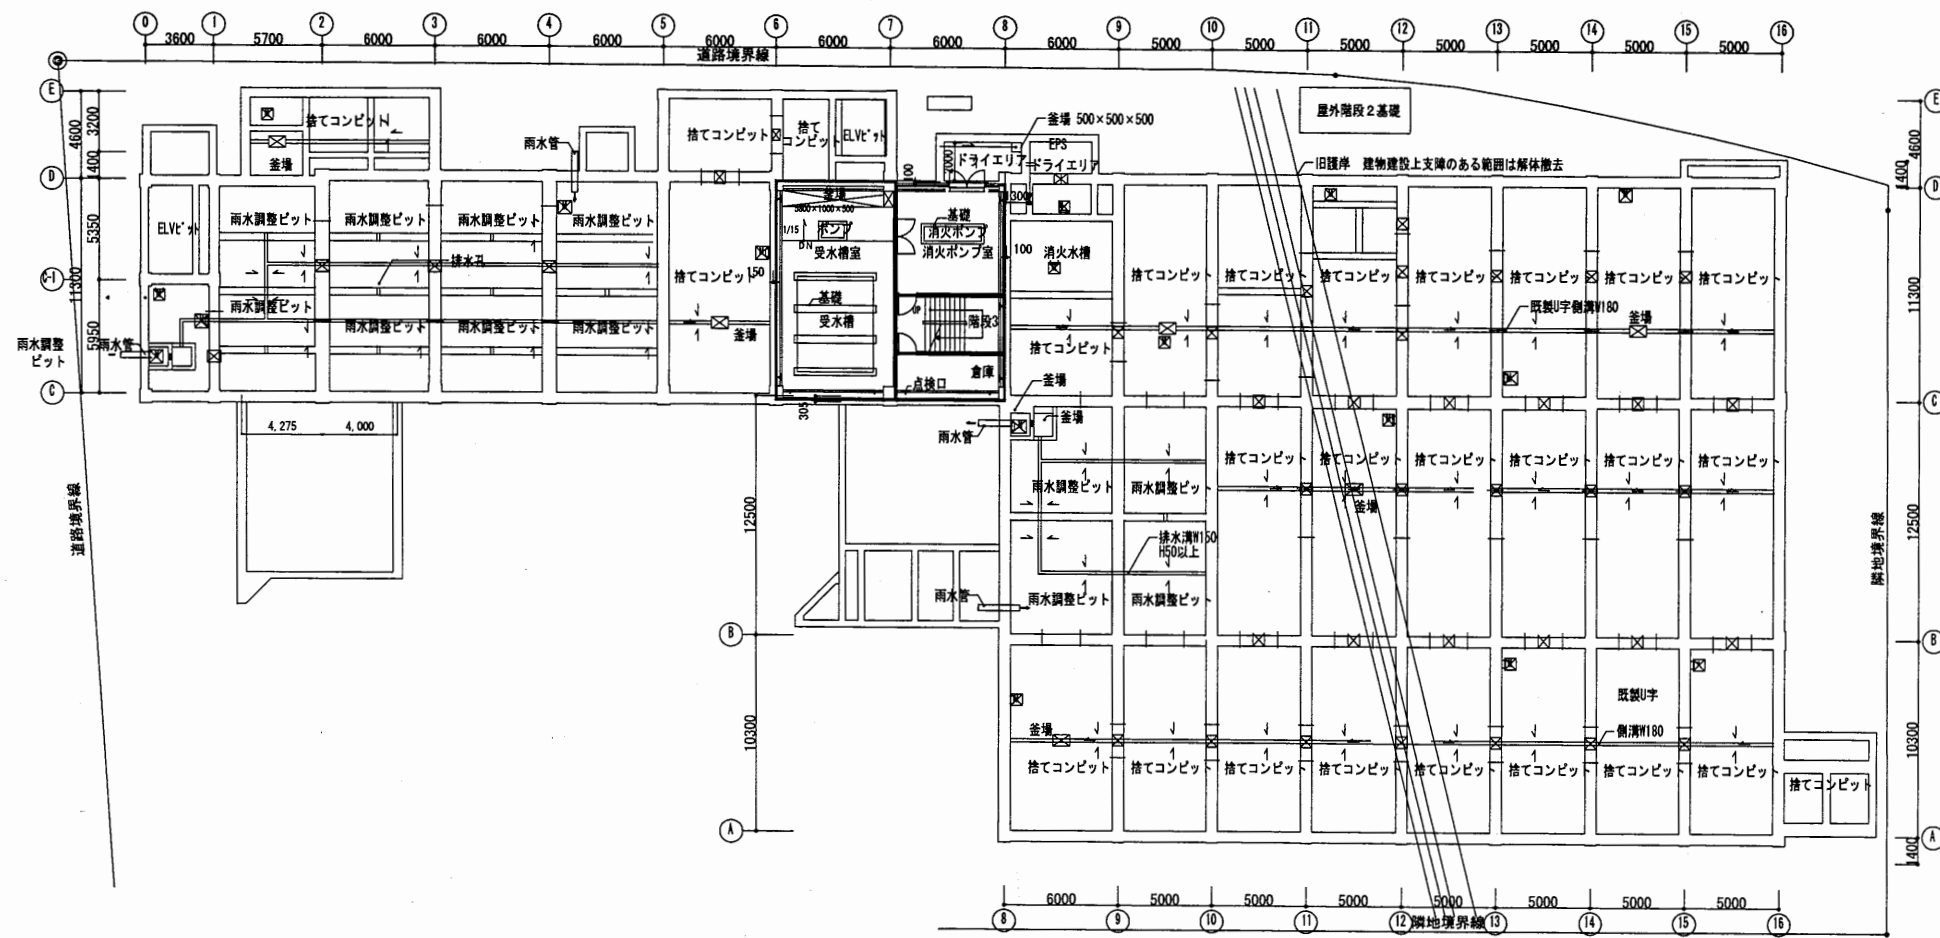


B1階平面図




はぐくみかん

工事名	はぐくみかんほか1か所建築基準法第12条定期点検業務委託			設計者資格 氏名	級建築士登録第 号		課長	主査等	担当者	横須賀市 財政部 FM推進課
図面名称	B1階平面図	図番	縮尺	S=1:400	作図	平成 年 月 日				

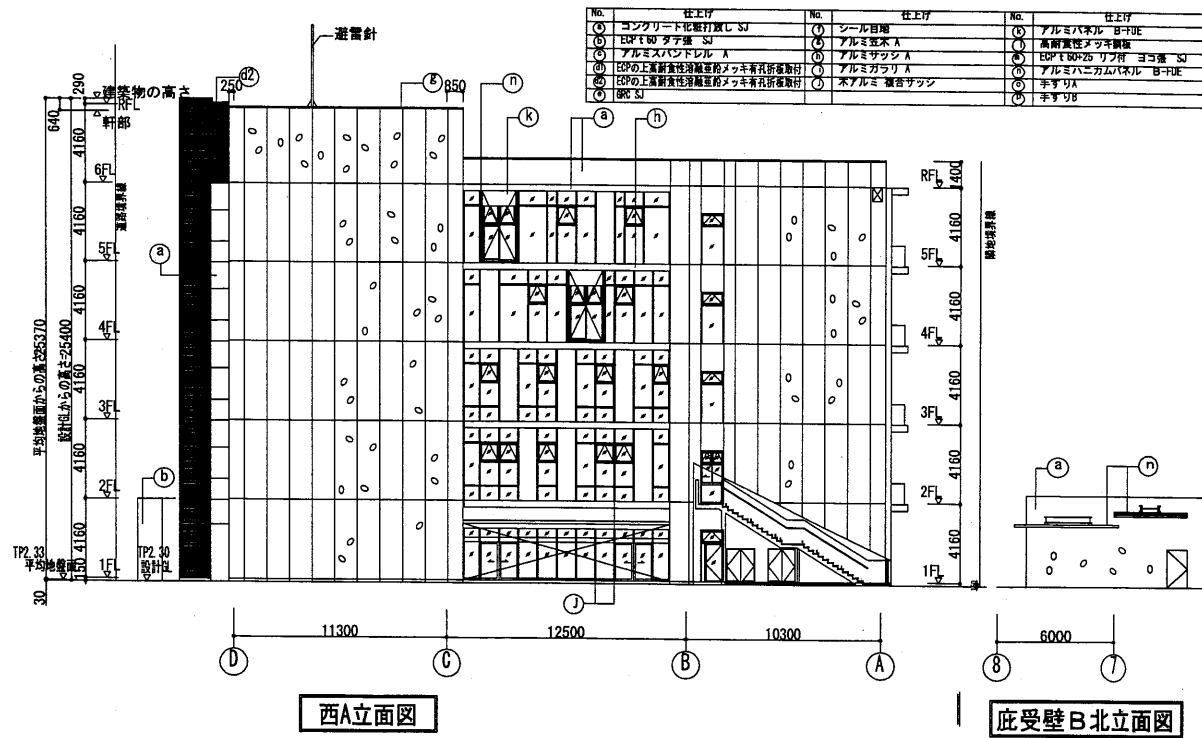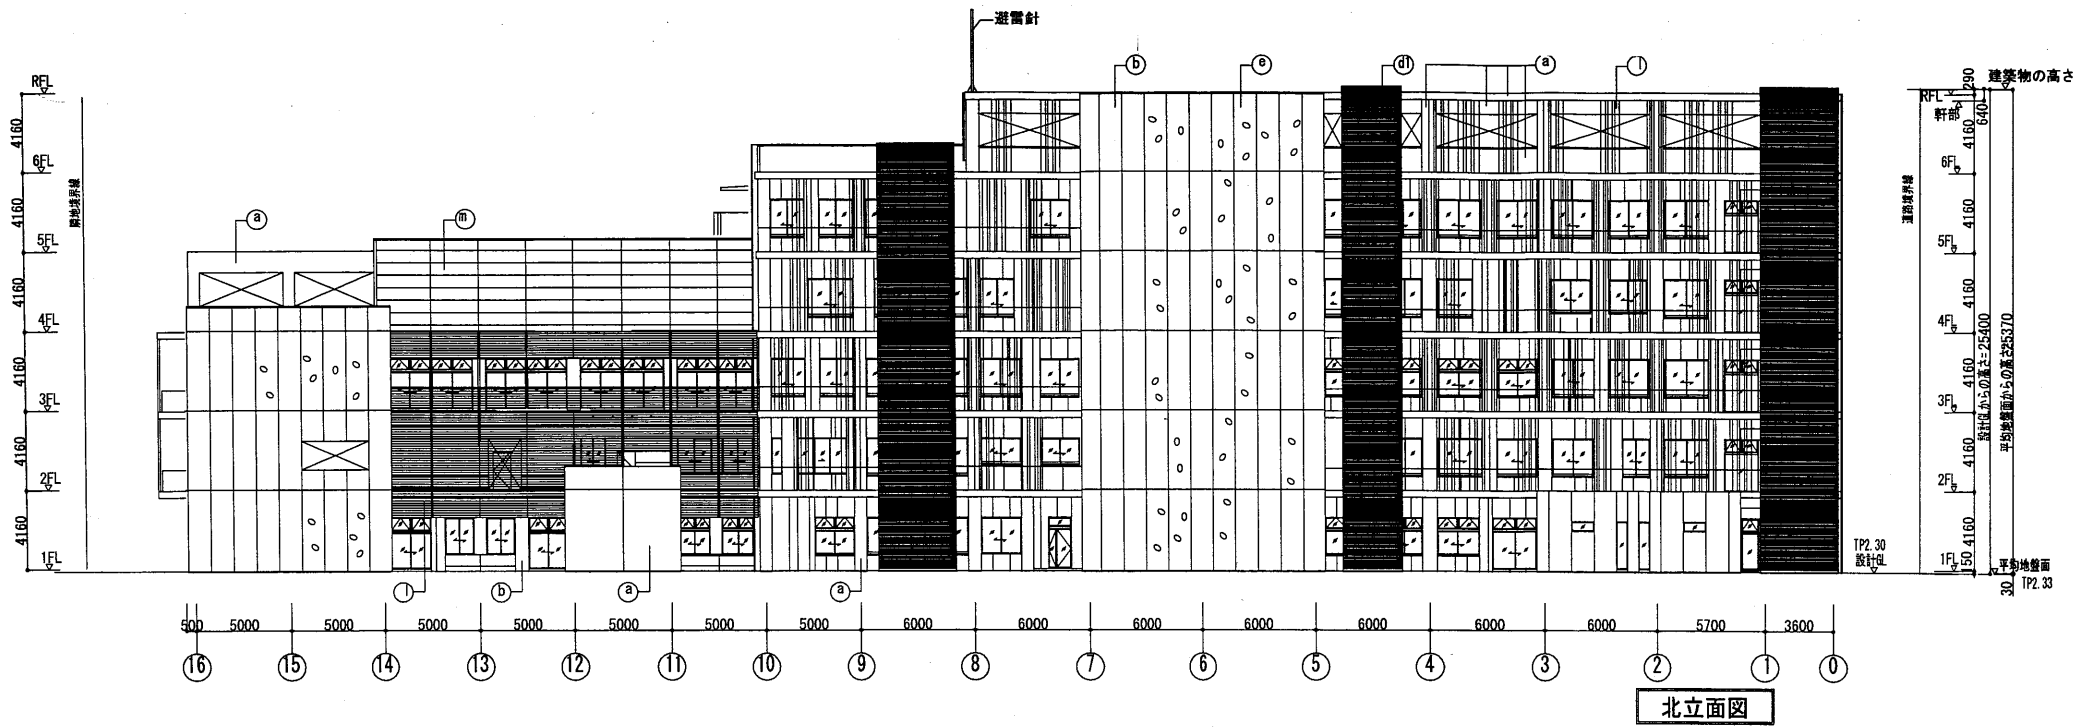


はぐくみかん


工事名	はぐくみかんほか1か所建築基準法第12条定期点検業務委託			設計者資格 氏名	級建築士登録第 号			課長	主査等	担当者	横須賀市 財政部 FM推進課
図面名称	立面図	図番		縮尺	S=1:400	作図	平成 年 月 日				

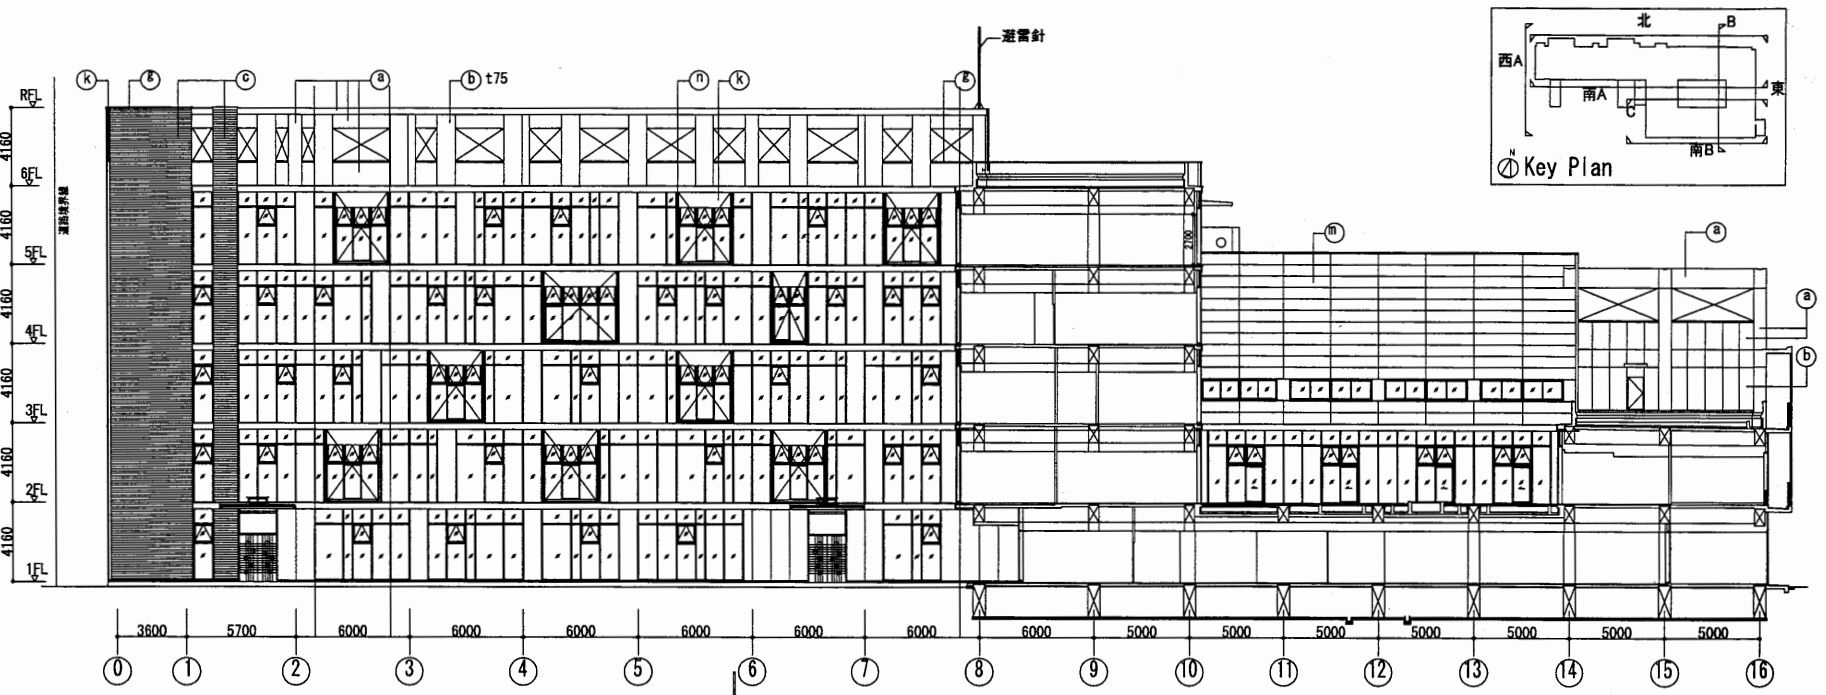


南A立面图

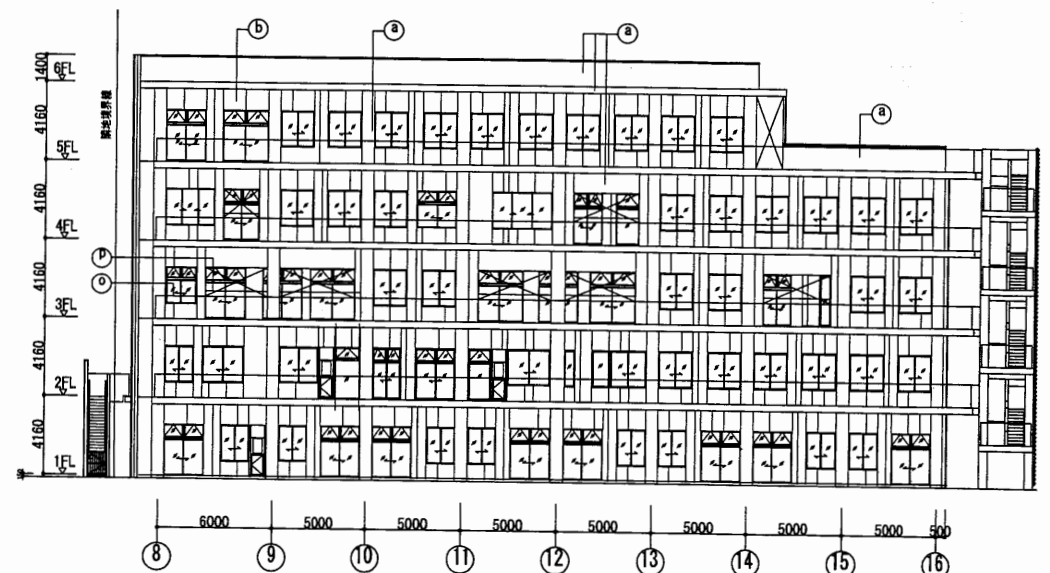


南B立面图

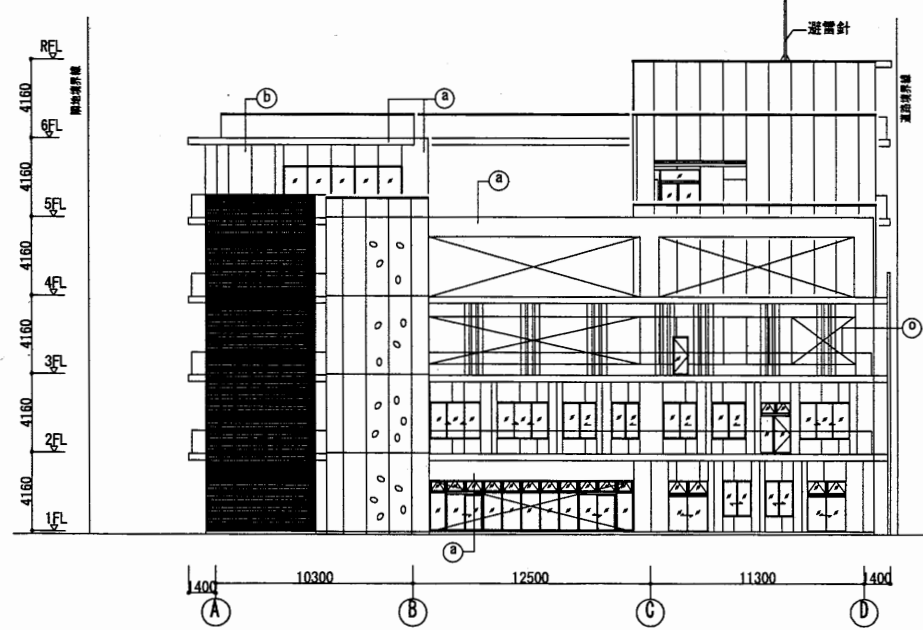

東立面图

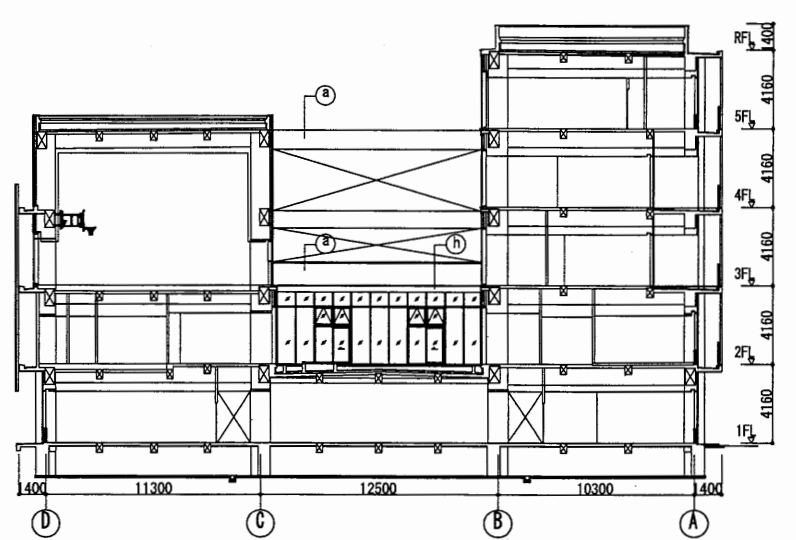


B立面图

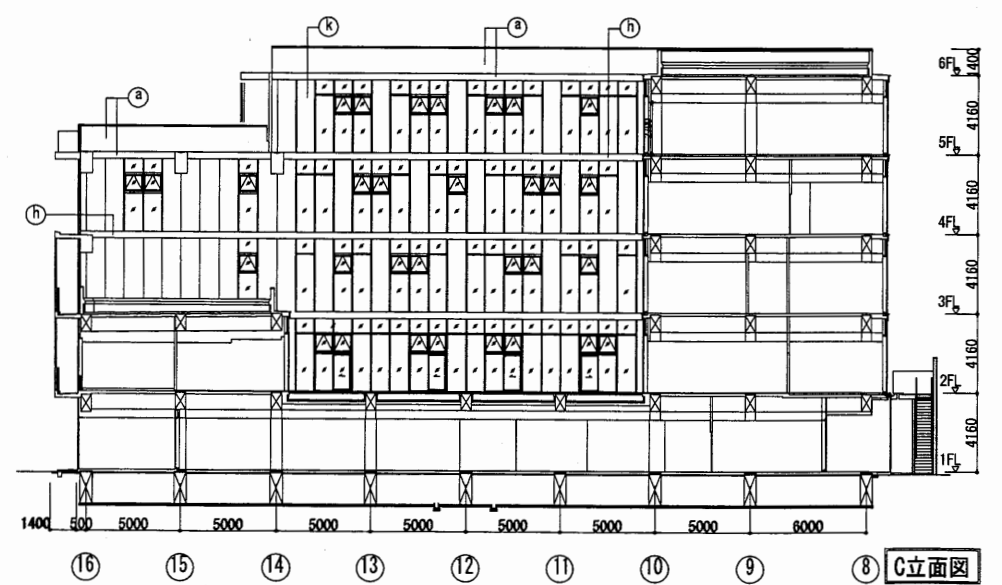


C立面图

はぐくみかん


工事名	はぐくみかんほか1か所建築基準法第12条定期点検業務委託			設計者資格 氏名	級建築士登録第 号		課長	主査等	担当者	横須賀市 財政部 FM推進課
図面名称	立面图	図番	縮尺	S=1:400	作図	平成 年 月 日				

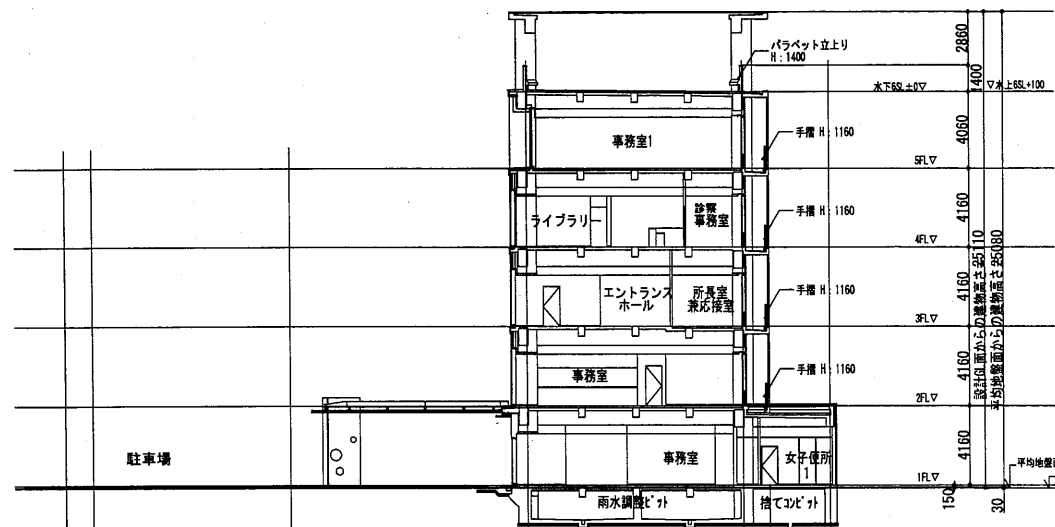


D-D断面

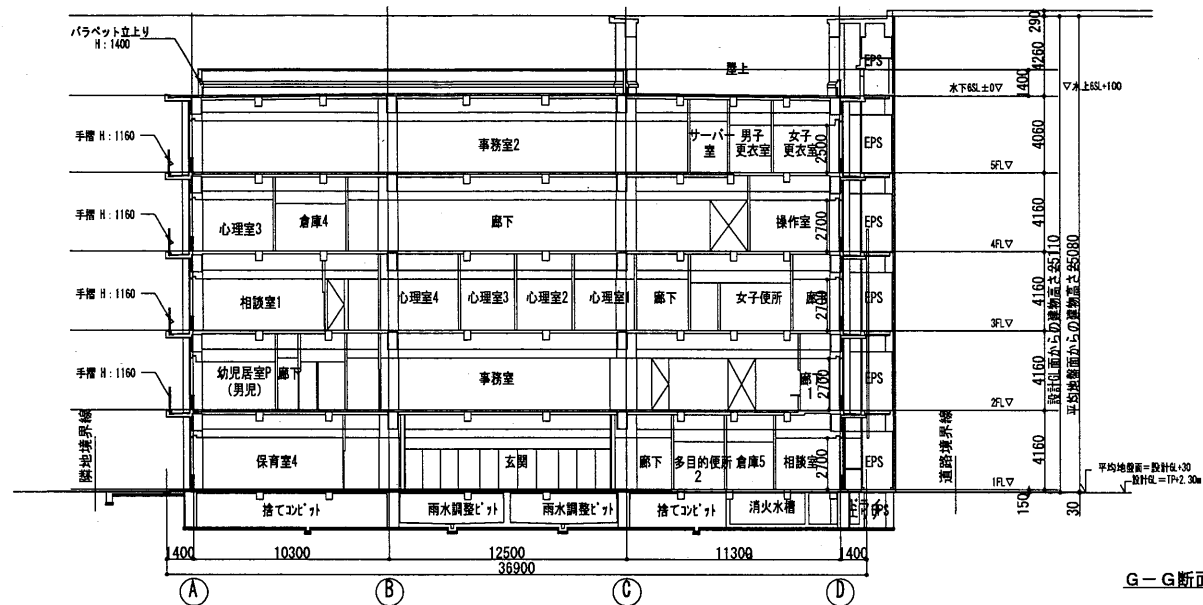


G-G断面

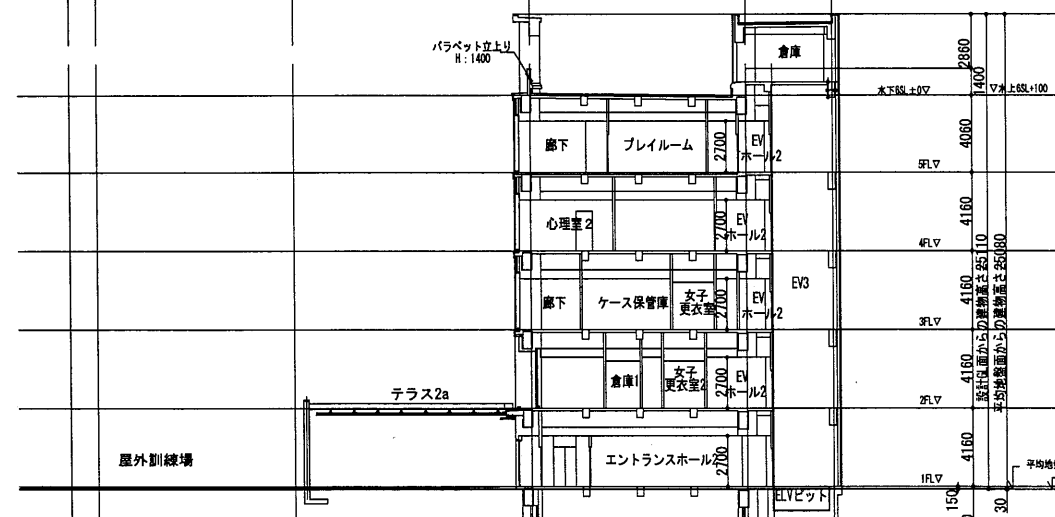

E-E断面



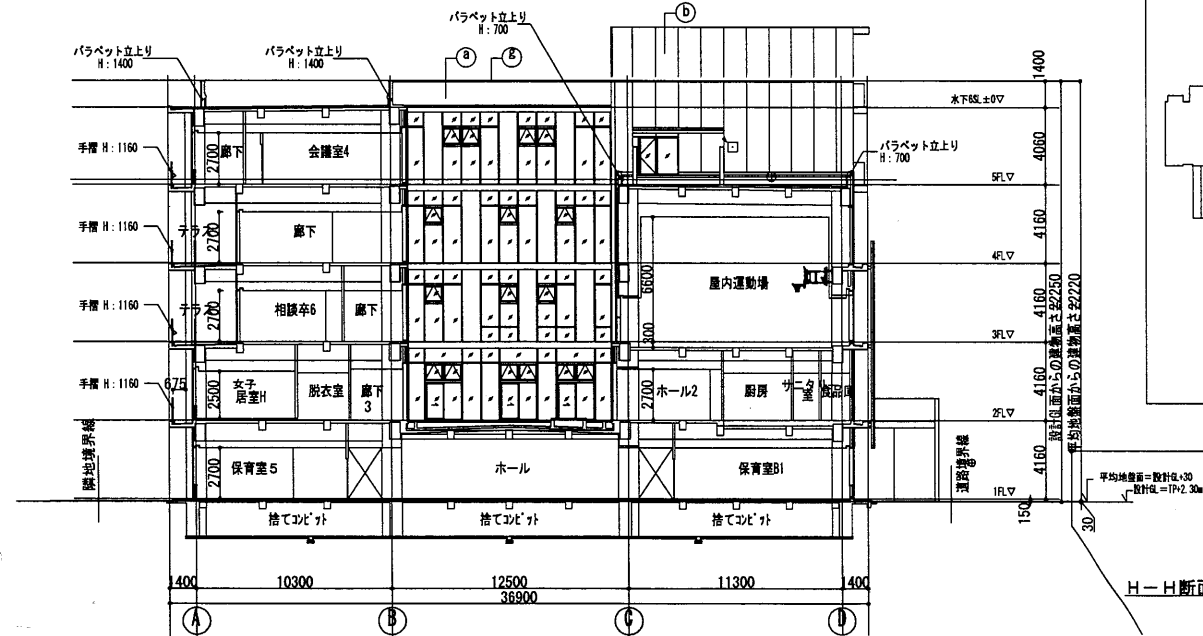


H-H断面

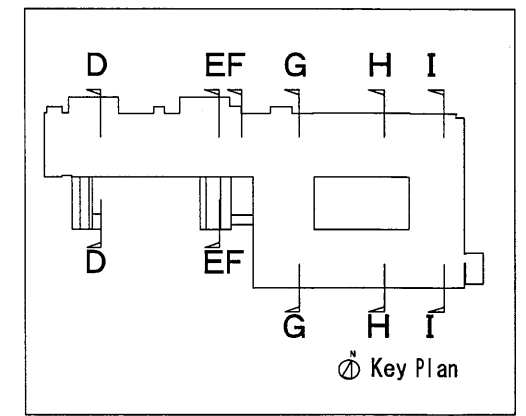



はぐくみかん

工事名	はぐくみかんほか1か所建築基準法第12条定期点検業務委託			設計者資格 氏名	級建築士登録第 号		課長	主査等	担当者	横須賀市 財政部 FM推進課
図面名称	断面図	図番		縮尺	S = 1 : 400	作図	平成	年	月	

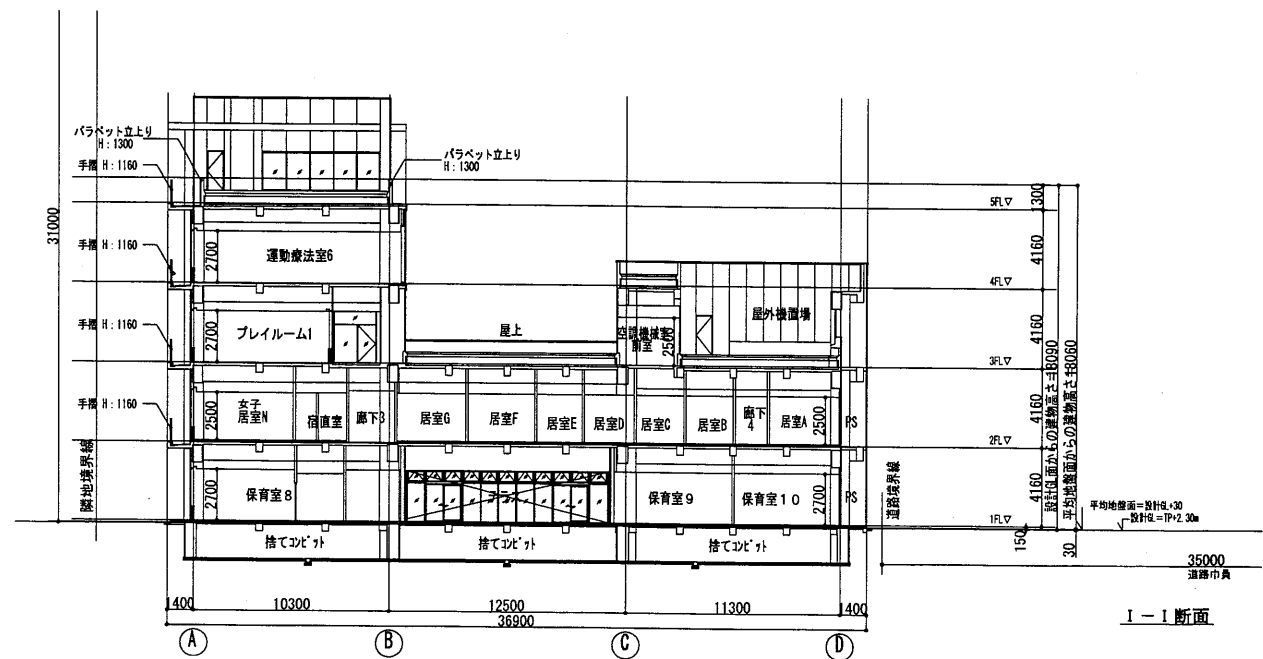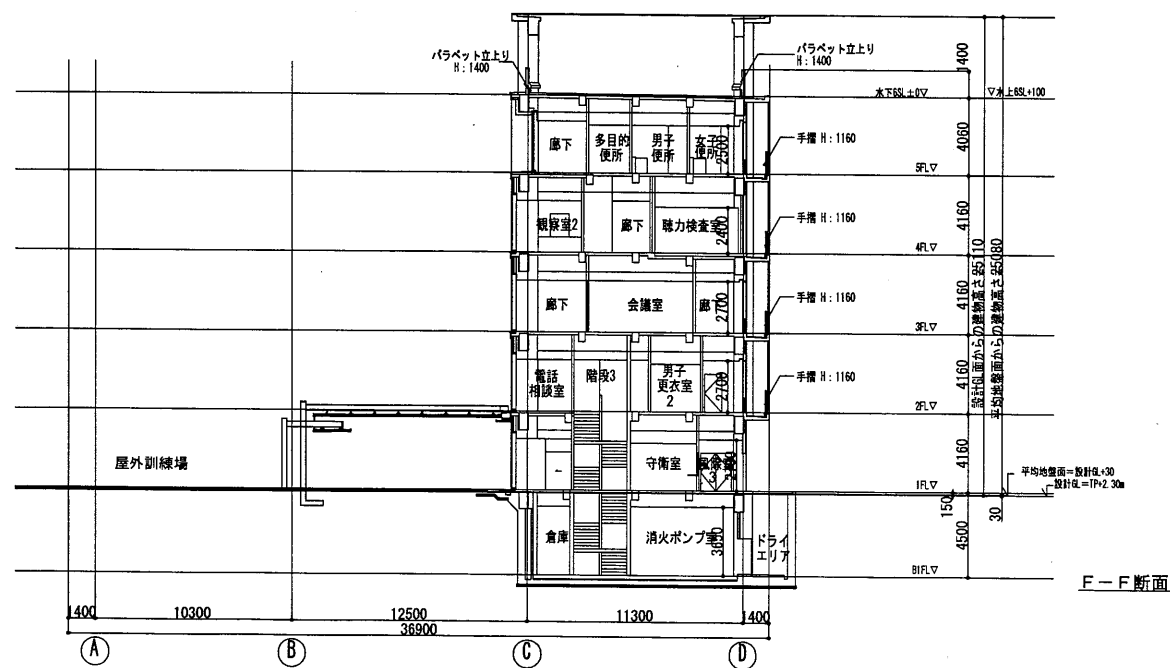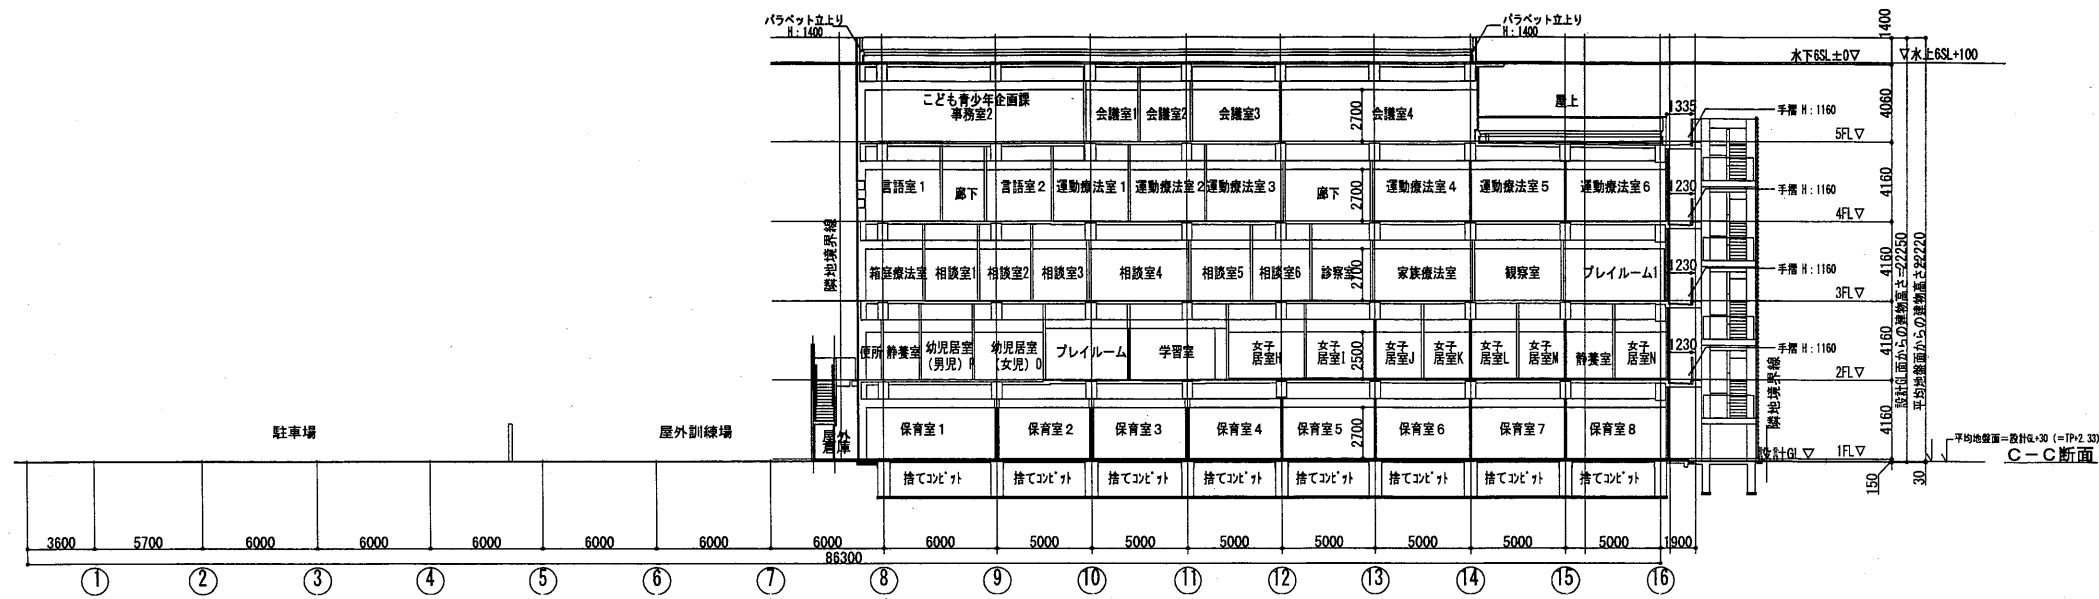


はぐくみかん

工事名	はぐくみかんほか1か所建築基準法第12条定期点検業務委託			設計者資格 氏名	級建築士登録第 号		課長	主査等	担当者	横須賀市 財政部 FM推進課
図面名称	断面図	図番	縮尺	S=1:400	作図	平成 年 月 日				

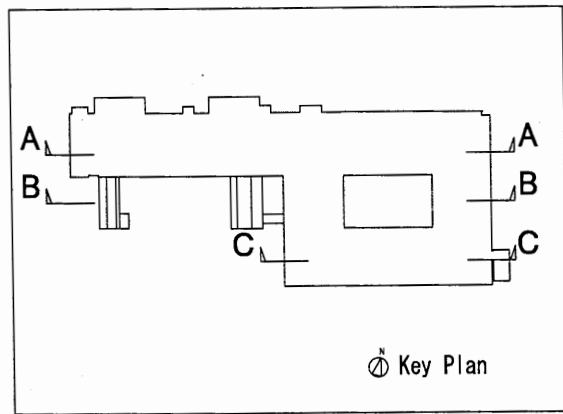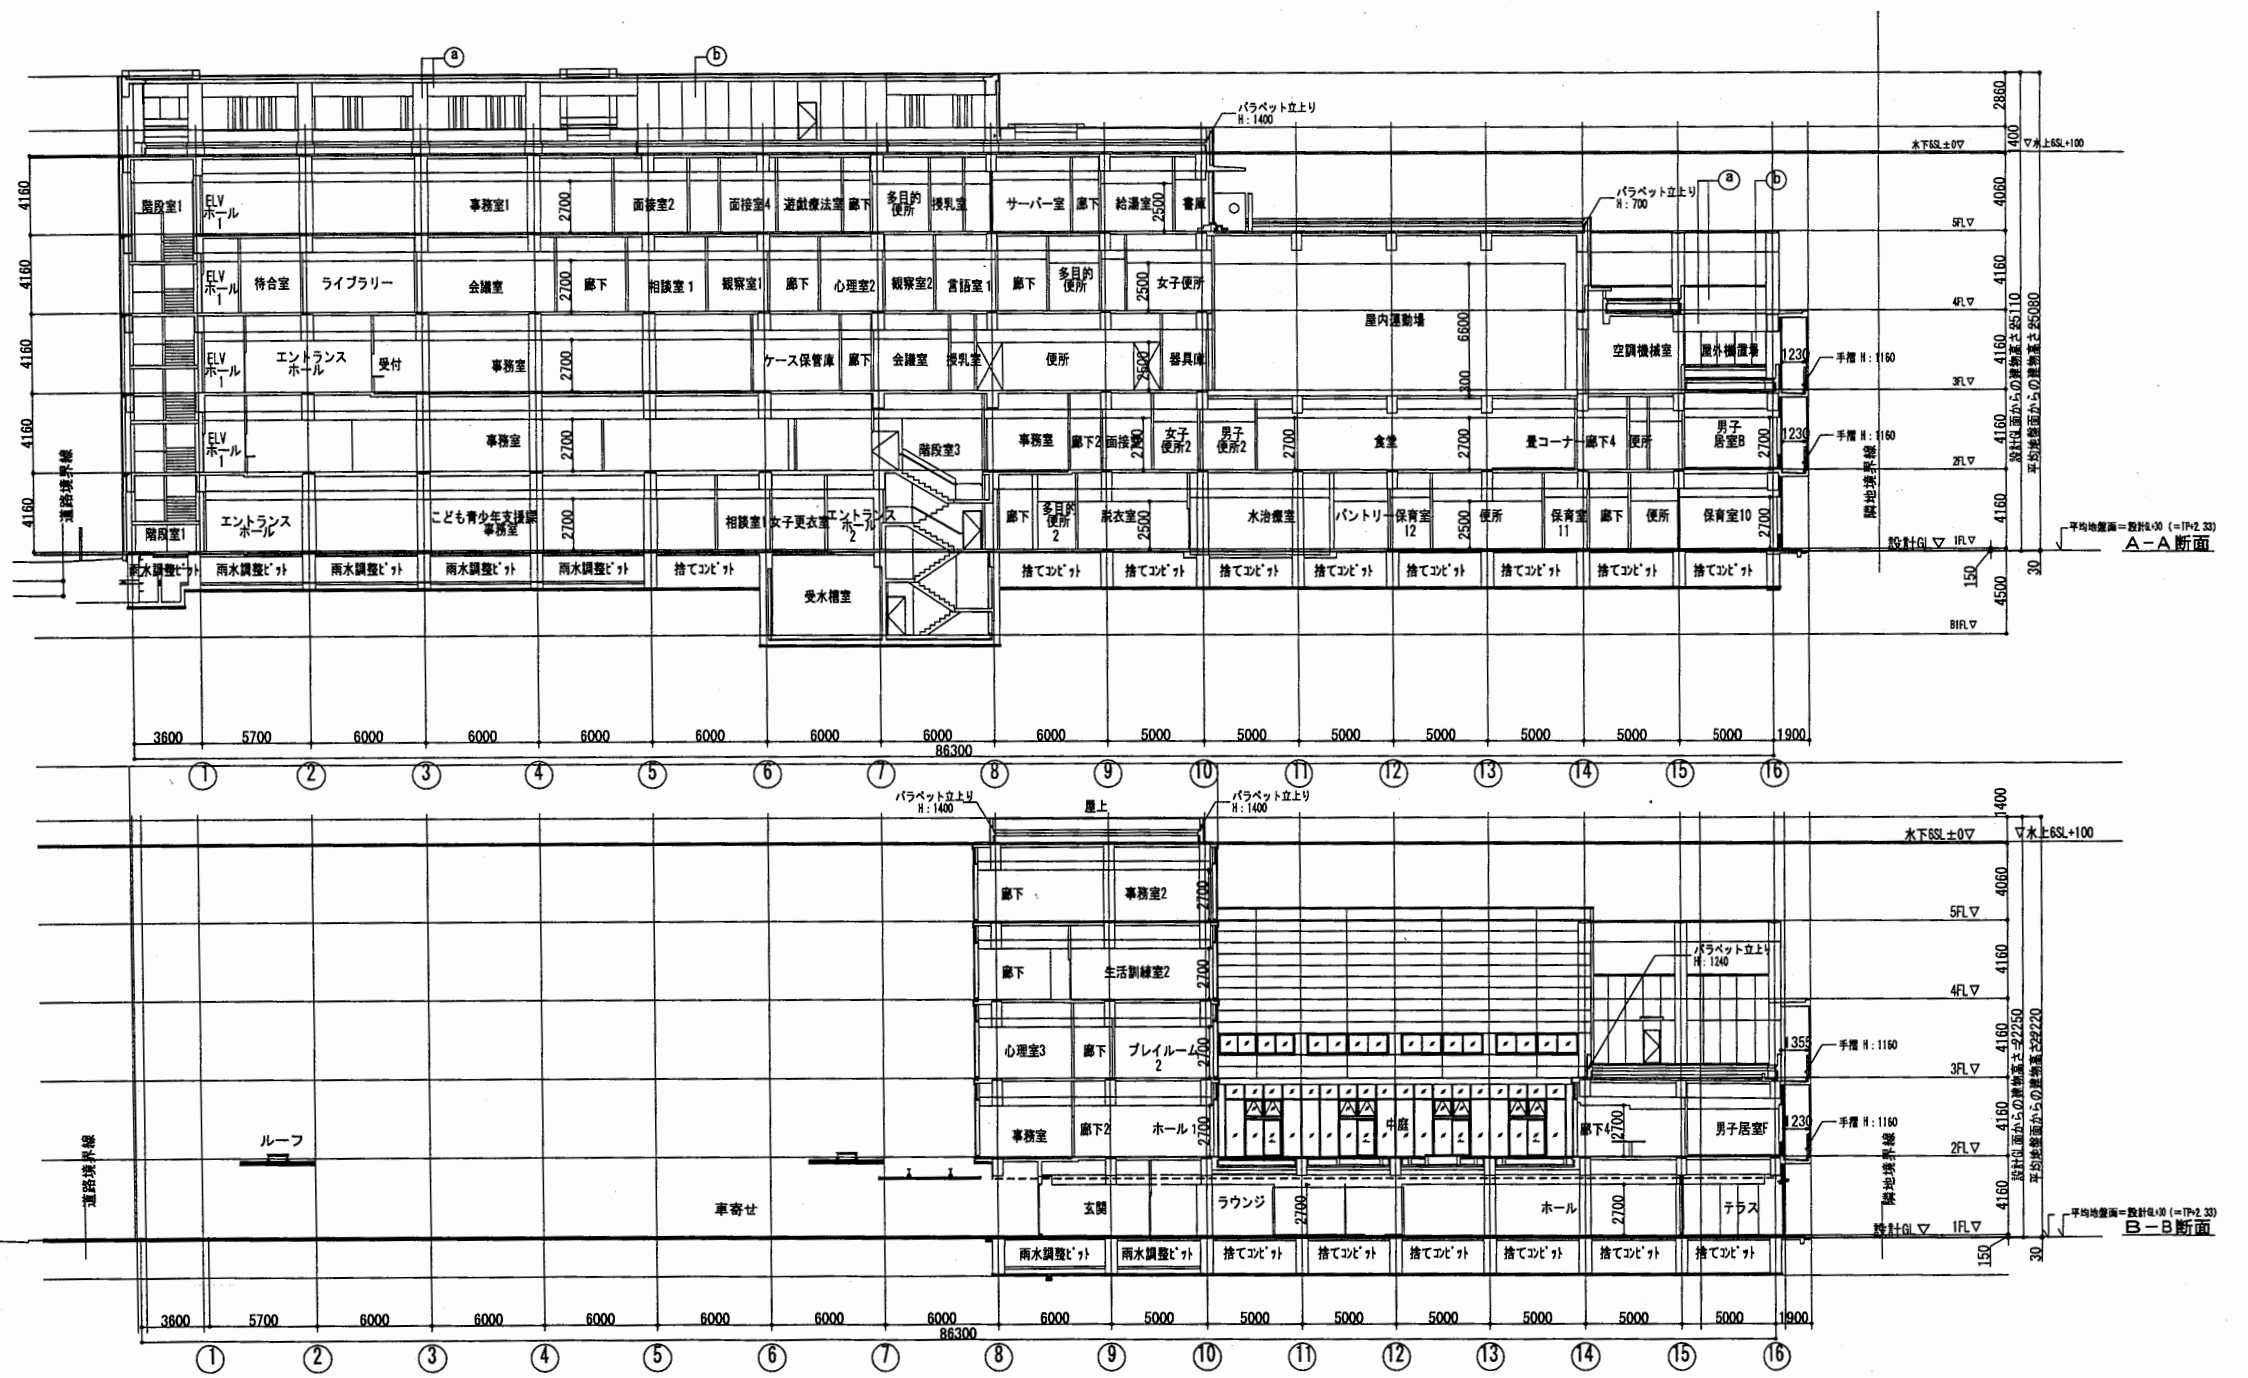

はぐくみかん


工事名	はぐくみかんほか1か所建築基準法第12条定期点検業務委託			設計者資格 氏名	級建築士登録第 号			課長	主査等	担当者
図面名称	断面図	図番	縮尺	S = 1 : 400	作図	平成	年	月	日	横須賀市 財政部 FM推進課

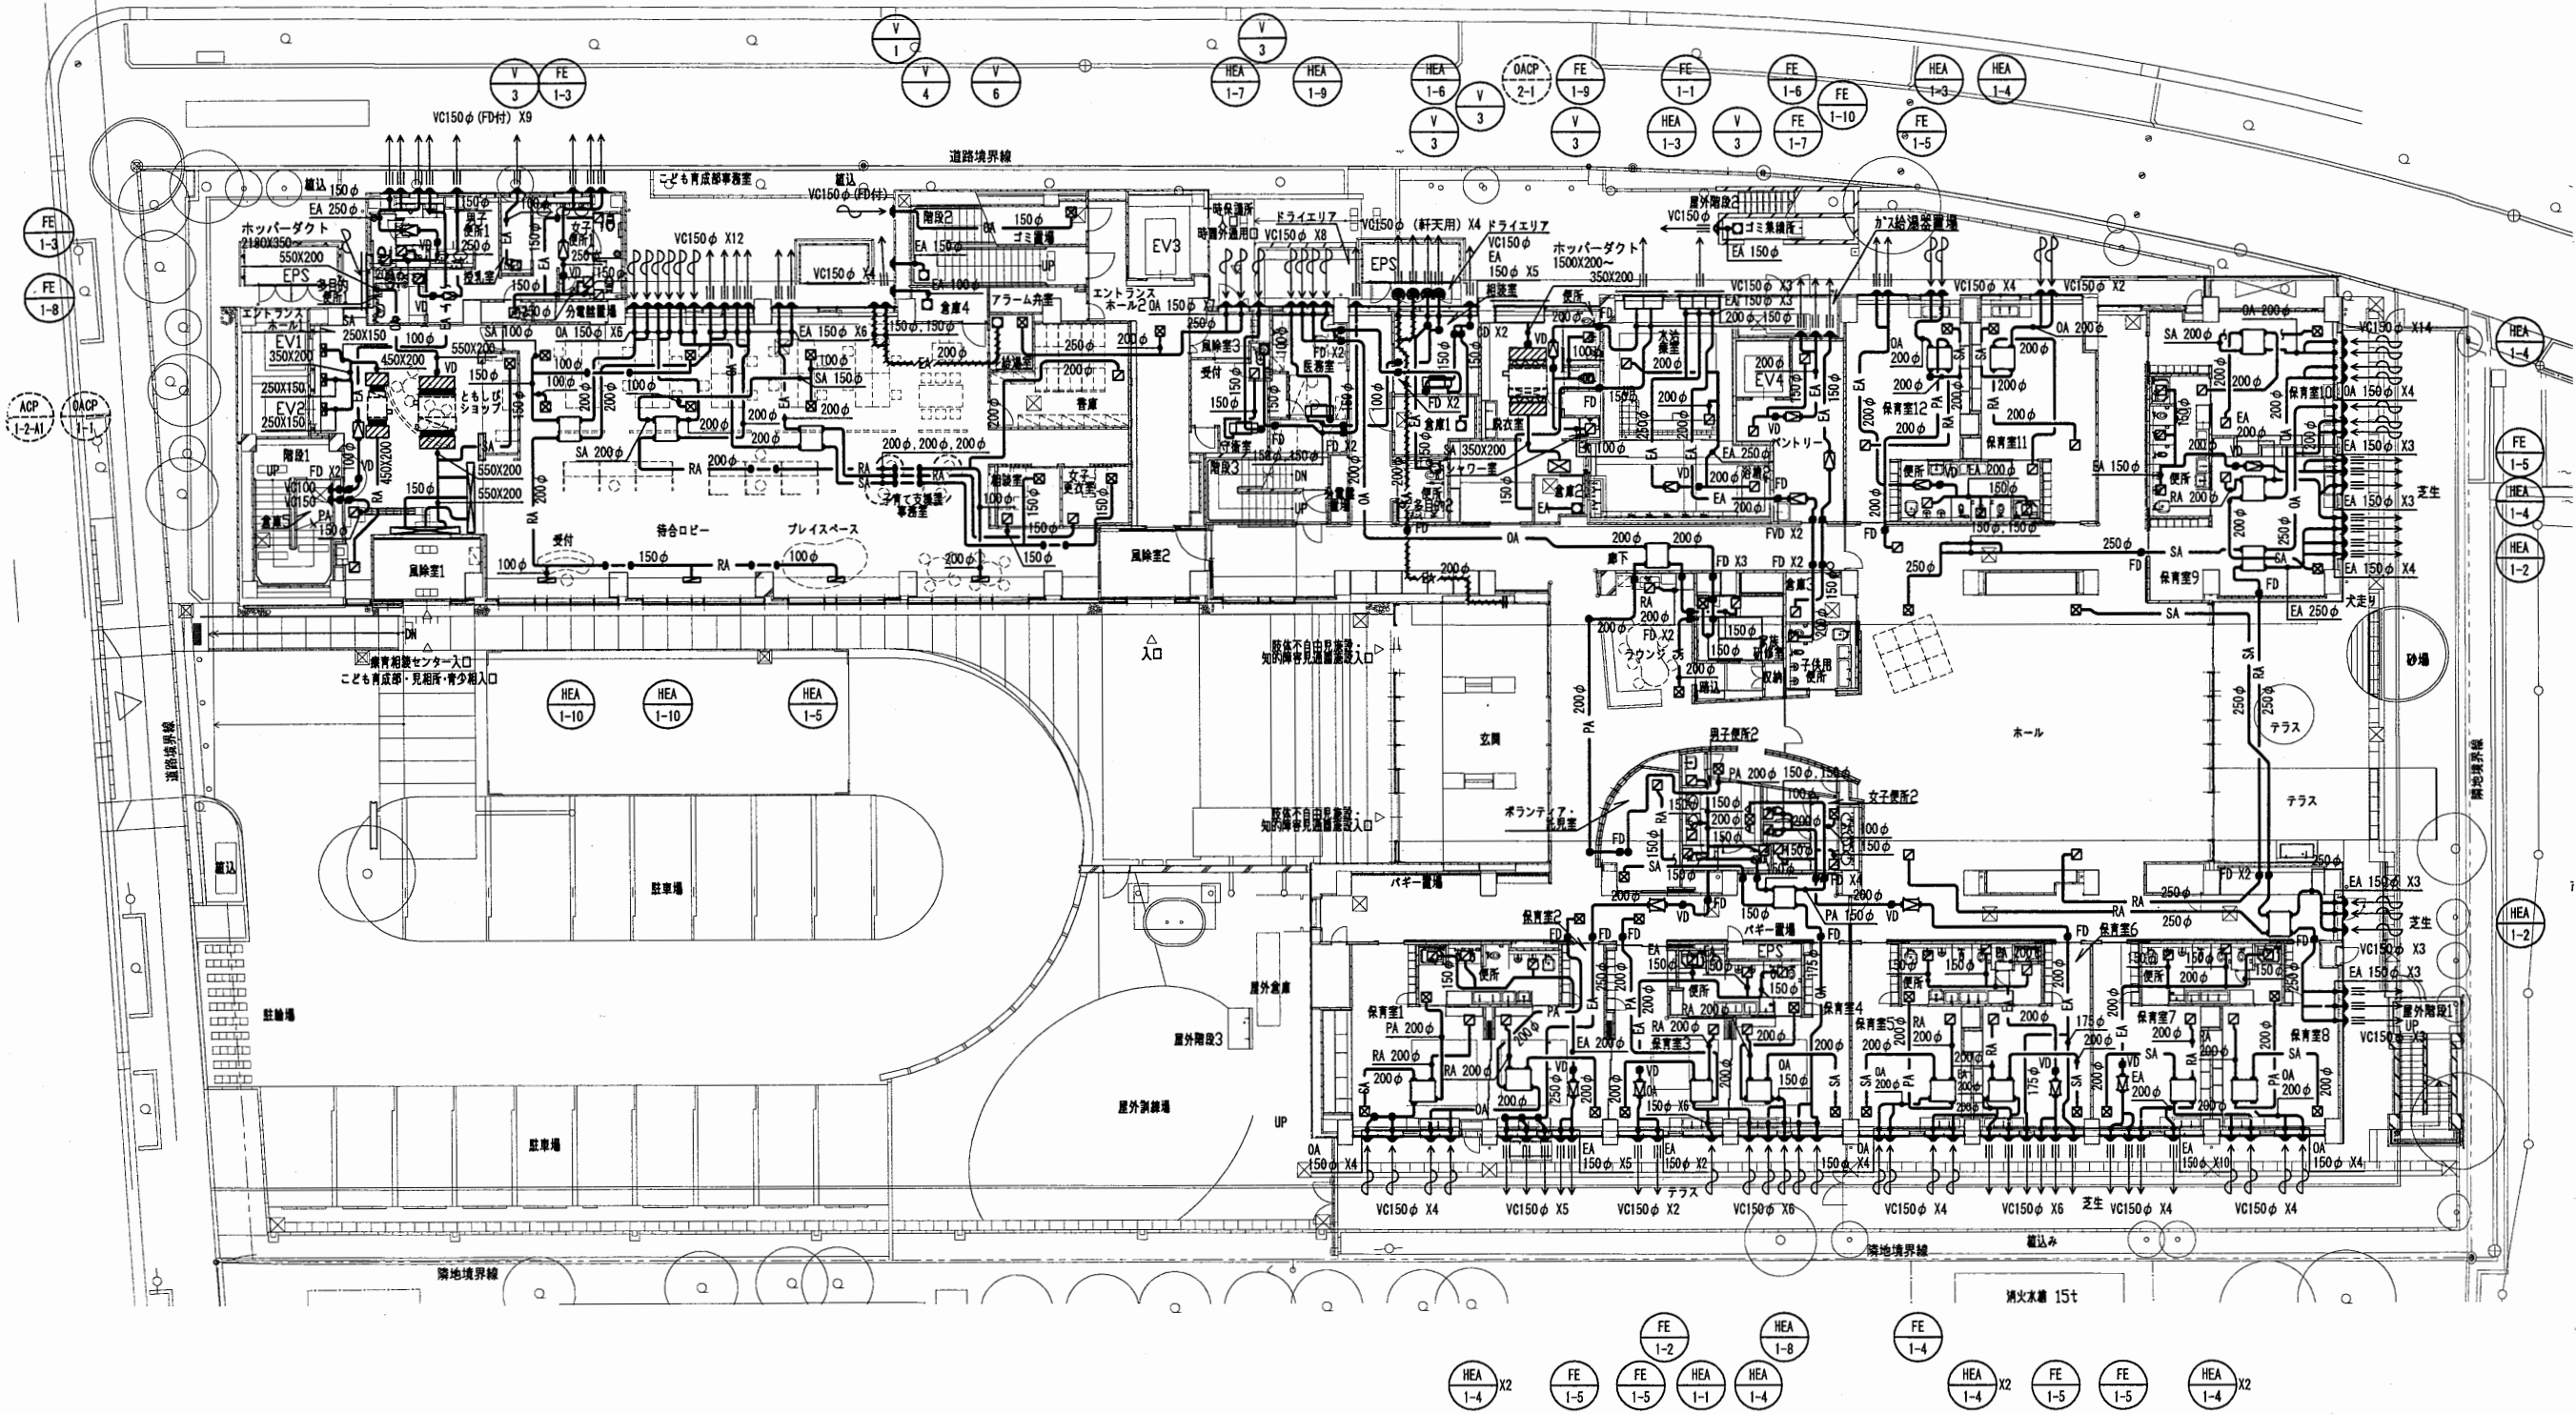

空気調和換気設備 1階平面図

はぐくみかん


工事名	はぐくみかんほか1か所建築基準法第12条定期点検業務委託	設計者資格 氏名	級建築士登録第	号	課長	主査等	担当者	横須賀市 財政部 FM推進課
図面名称	空気調和換気設備 1階平面図 (ダクト) 図番	縮尺	S=1:300	作図	平成	年	月	

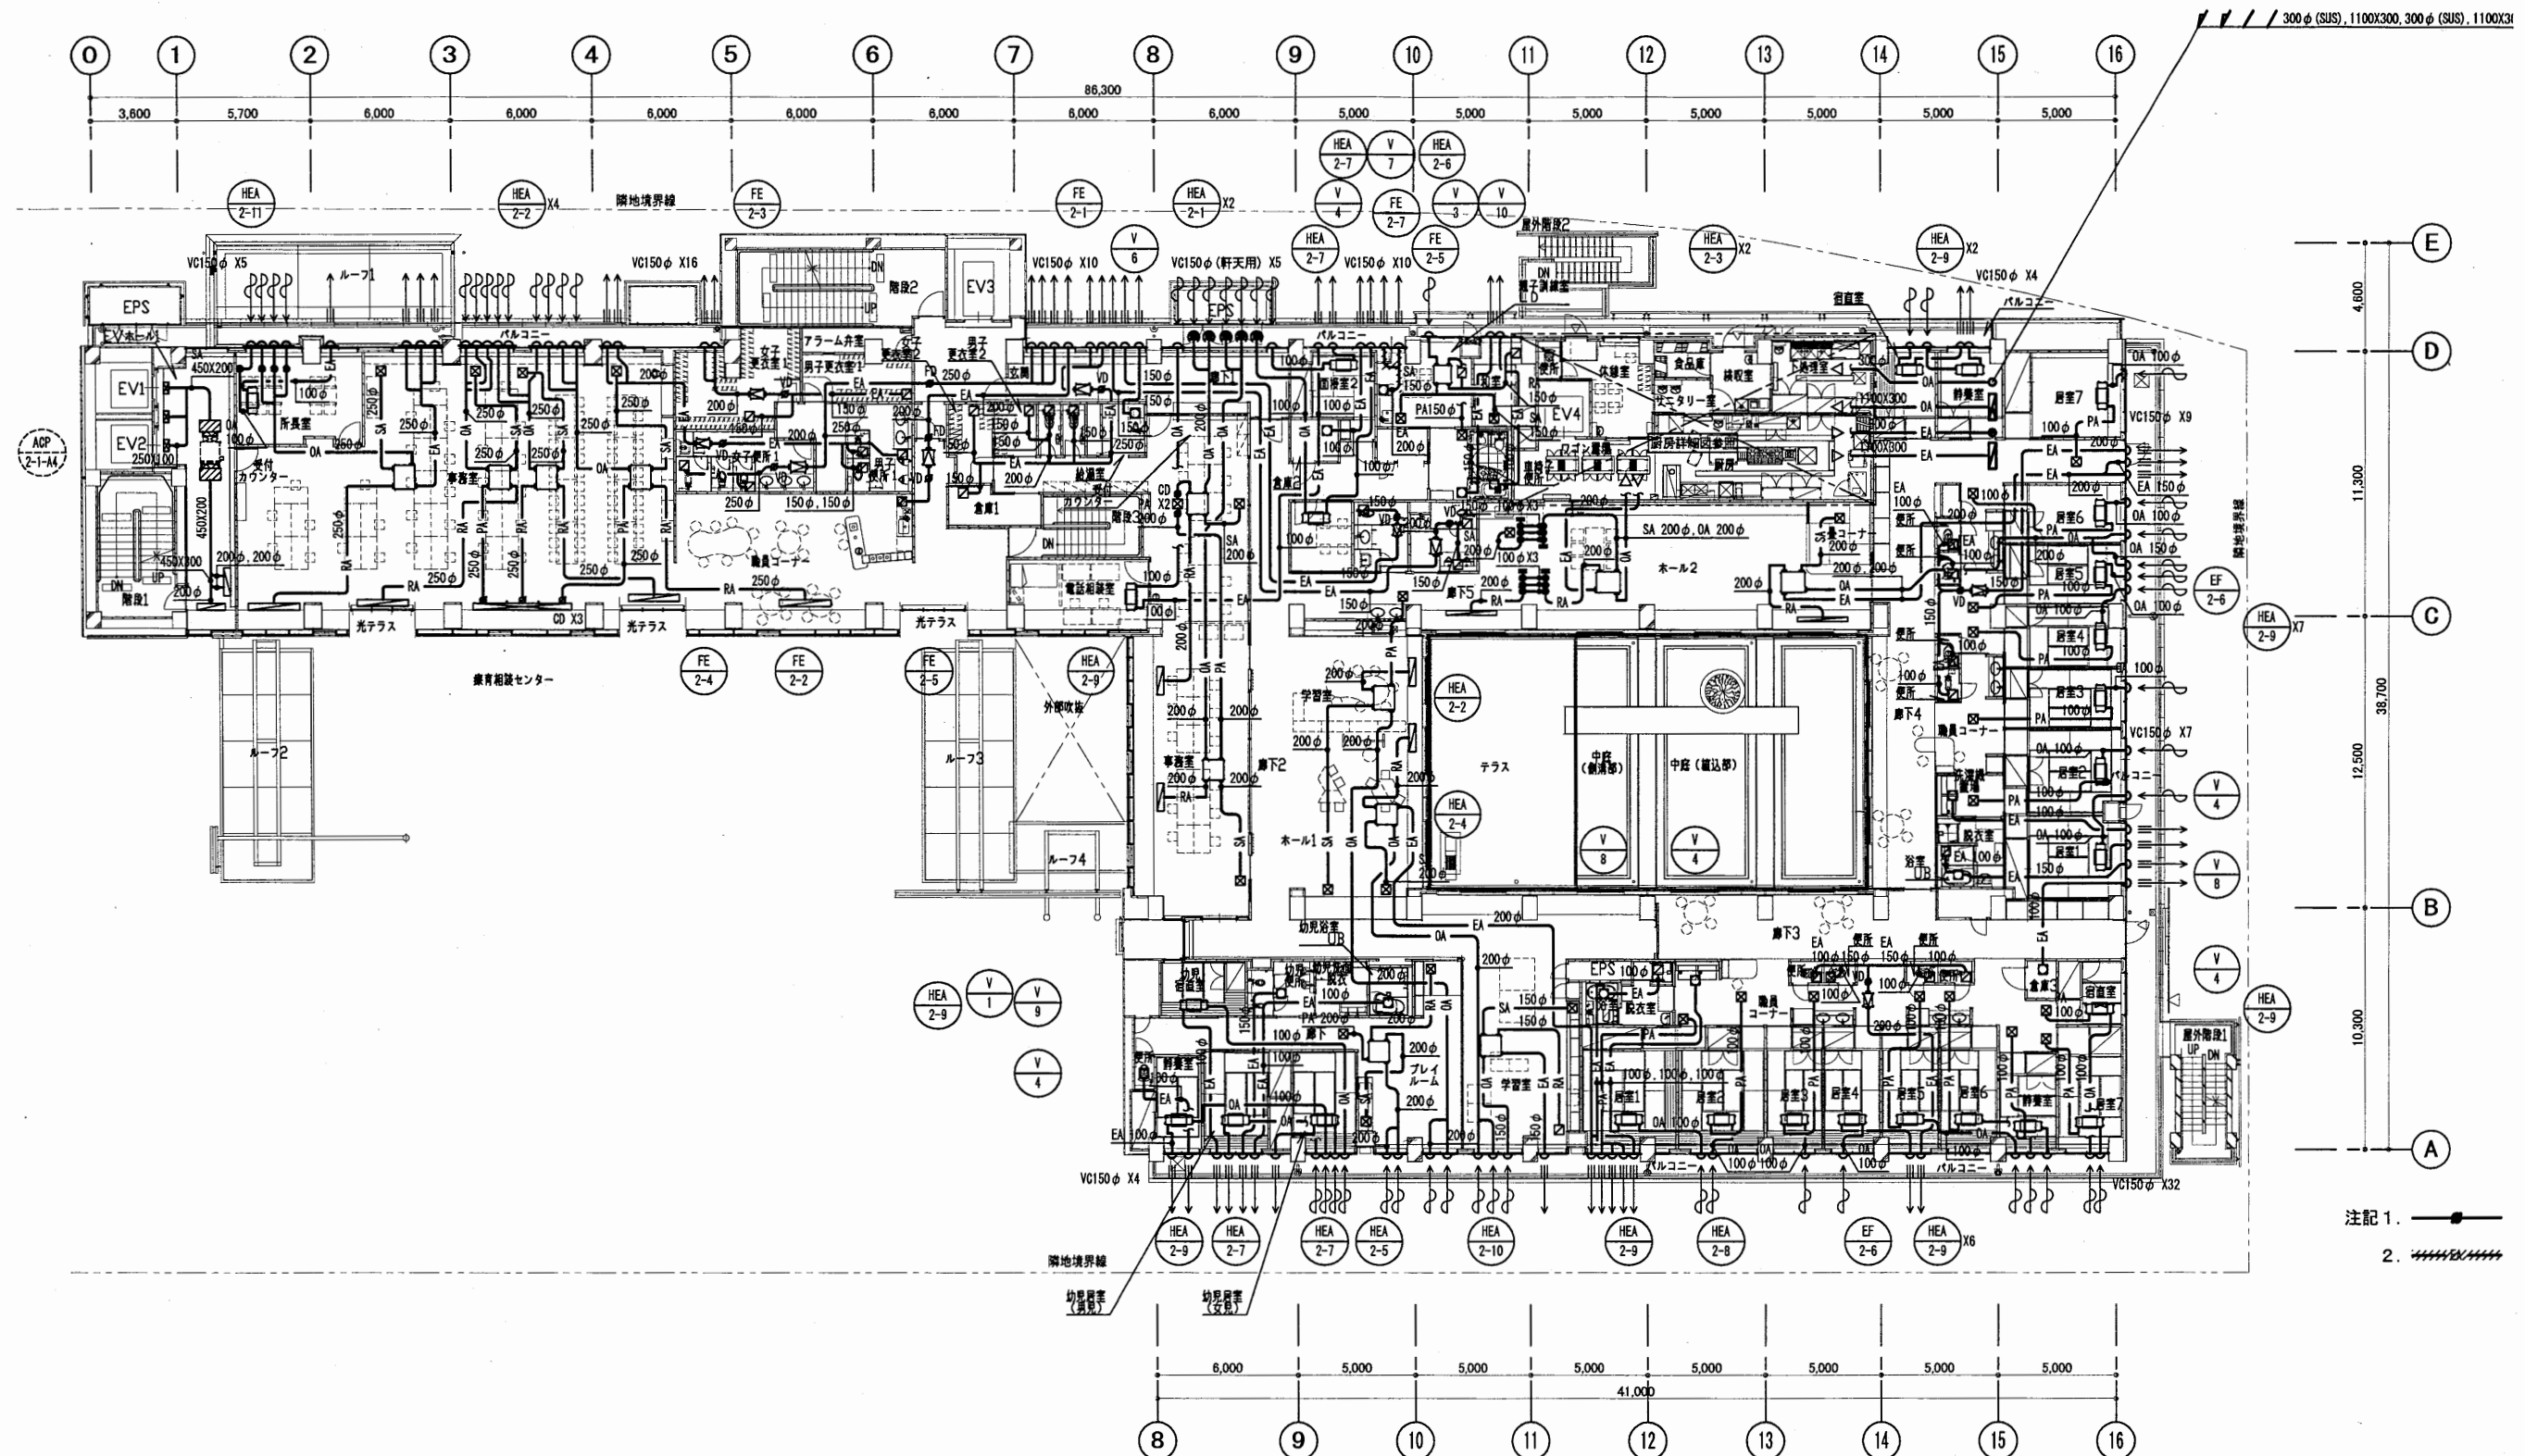

空気調和換気設備 2階平面図

はぐくみかん

工事名	はぐくみかんほか1か所建築基準法第12条定期点検業務委託		設計者資格 氏名	級建築士登録第 号		課長	主査等	担当者	横須賀市 財政部 FM推進課
図面名称	空気調和換気設備 2階平面図 (ダクト)	図番	縮尺	S=1:300	作図	平成 年 月 日			


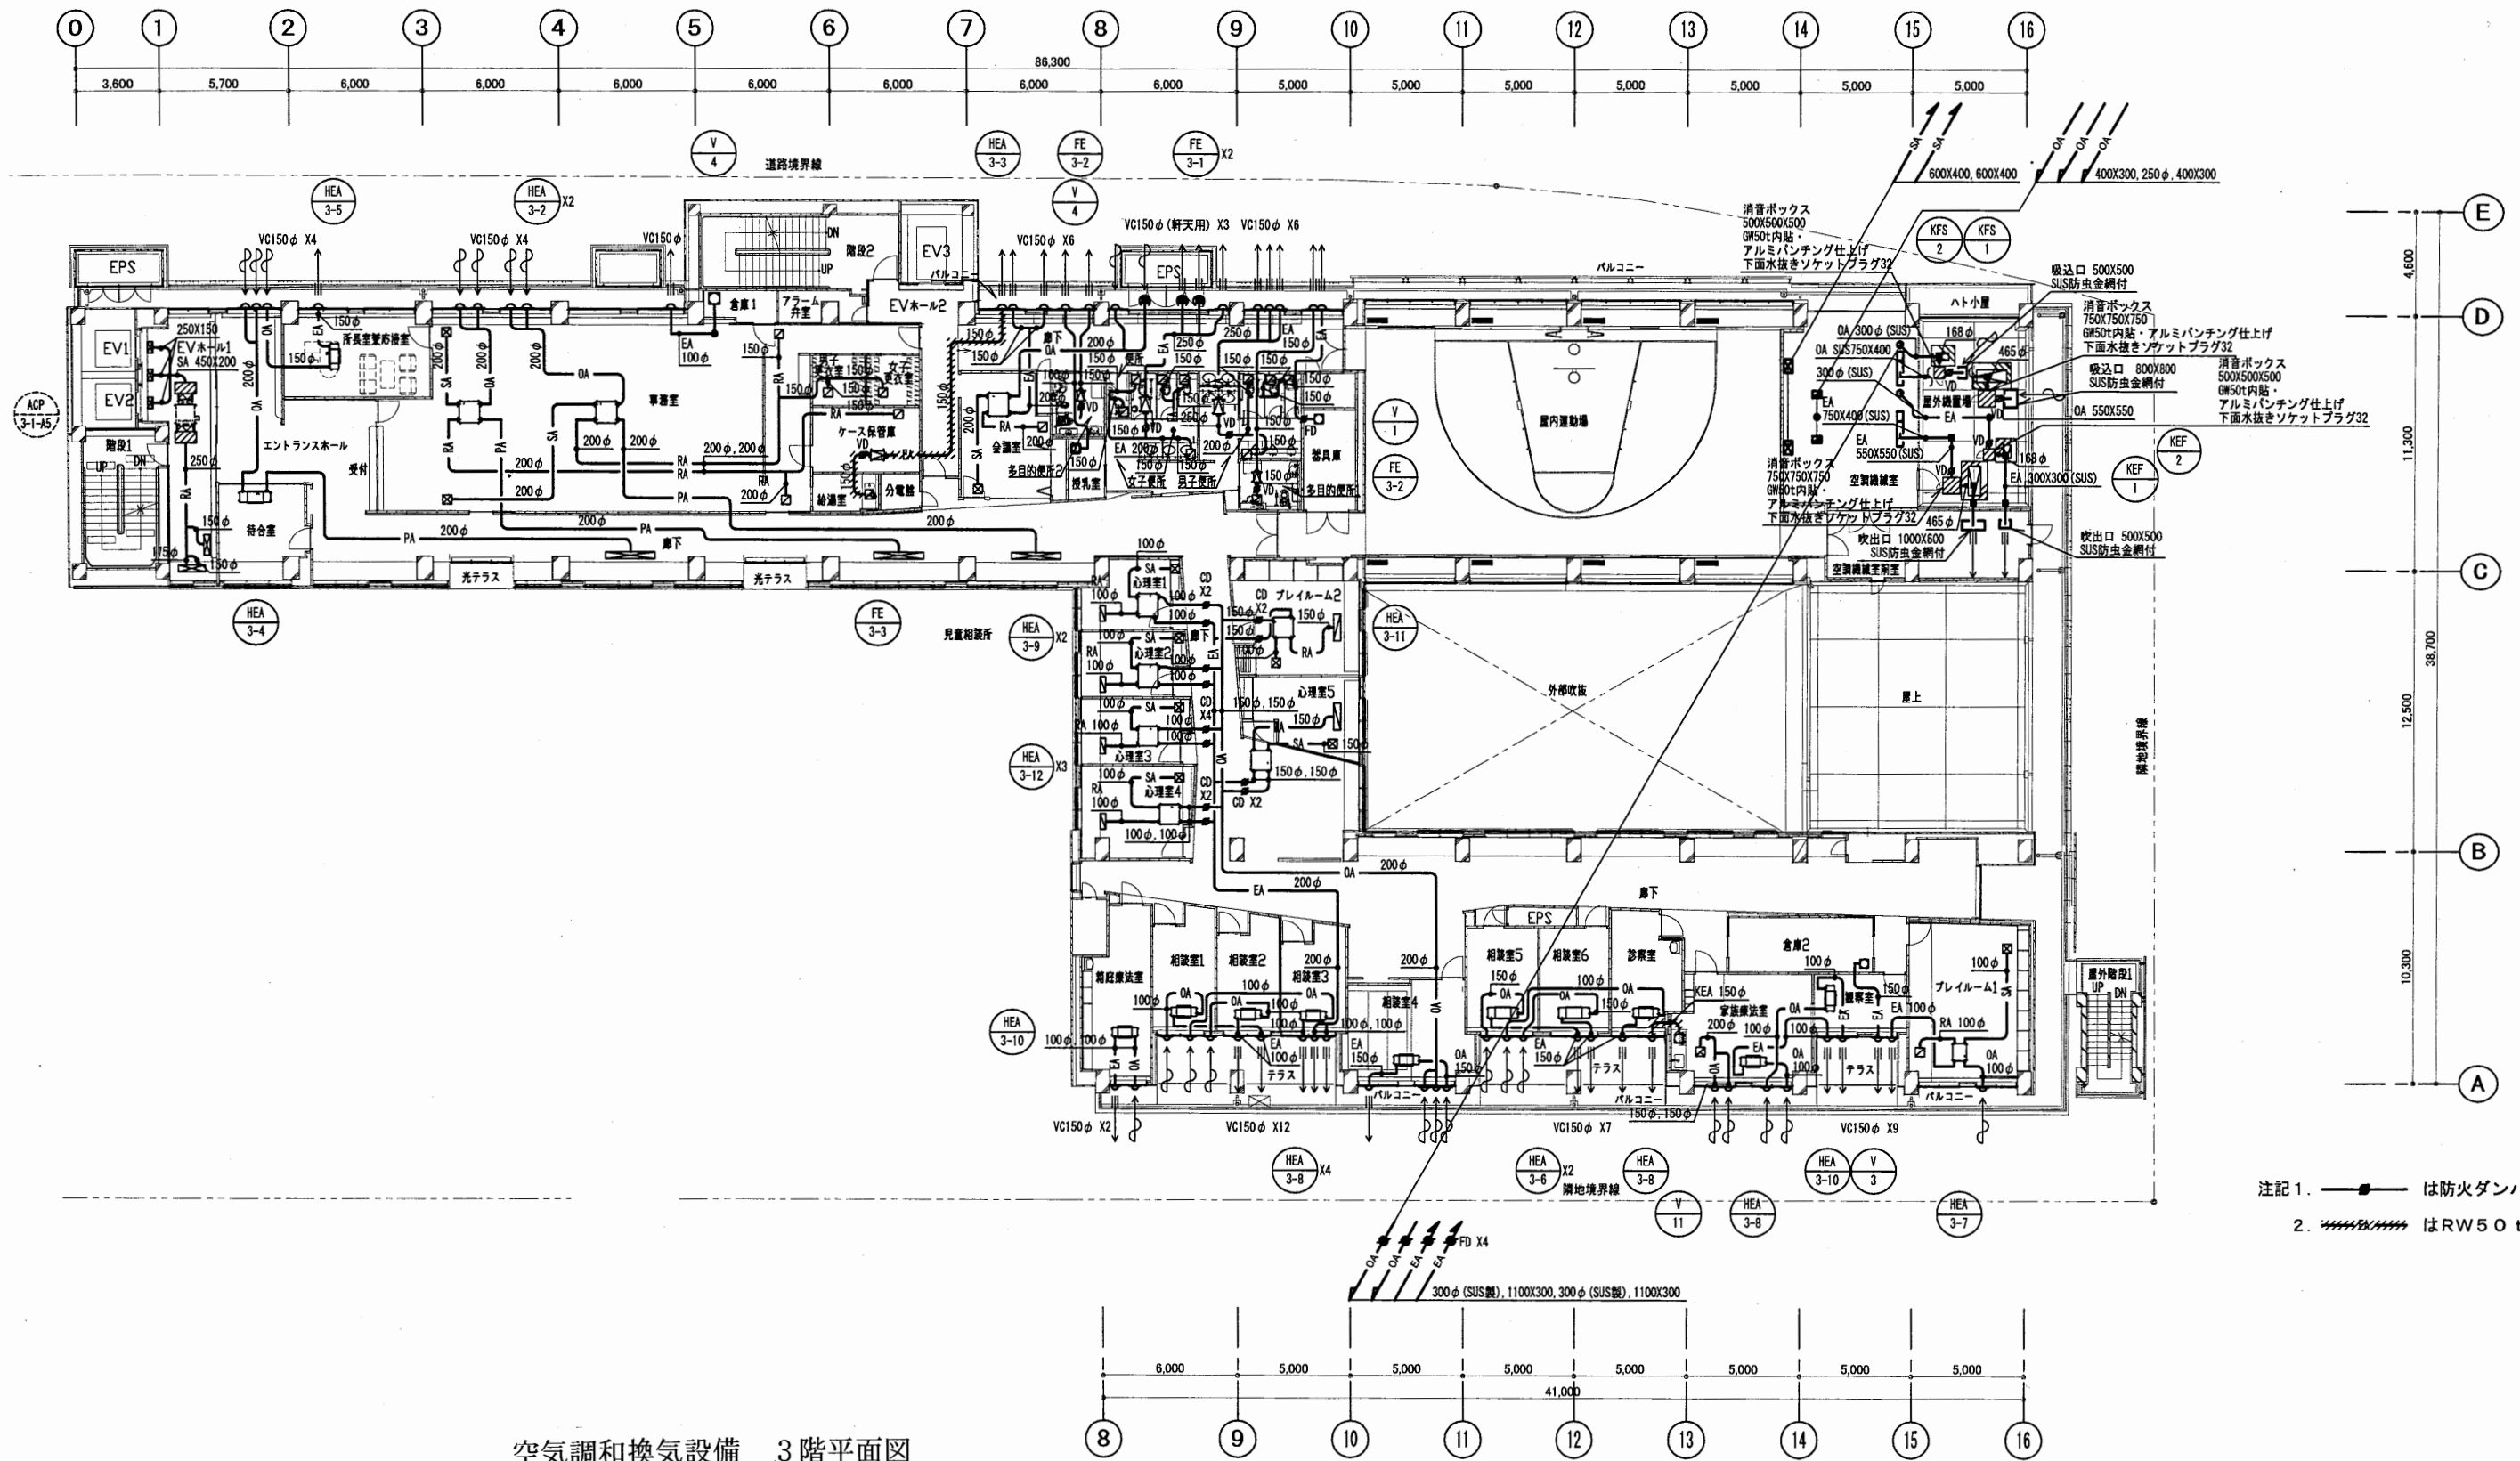


空気調和換気設備 3階平面図

注記1. は防火ダンパーを示す。
 2. はRW50t巻を示す。

はぐくみかん


工事名	はぐくみかんほか1か所建築基準法第12条定期点検業務委託	設計者資格 氏名	級建築士登録第	号	課長	主査等	担当者	横須賀市 財政部 FM推進課
図面名称	空気調和換気設備 3階平面図 (ダクト)	図番	縮尺	S=1:300	作図	平成	年月日	

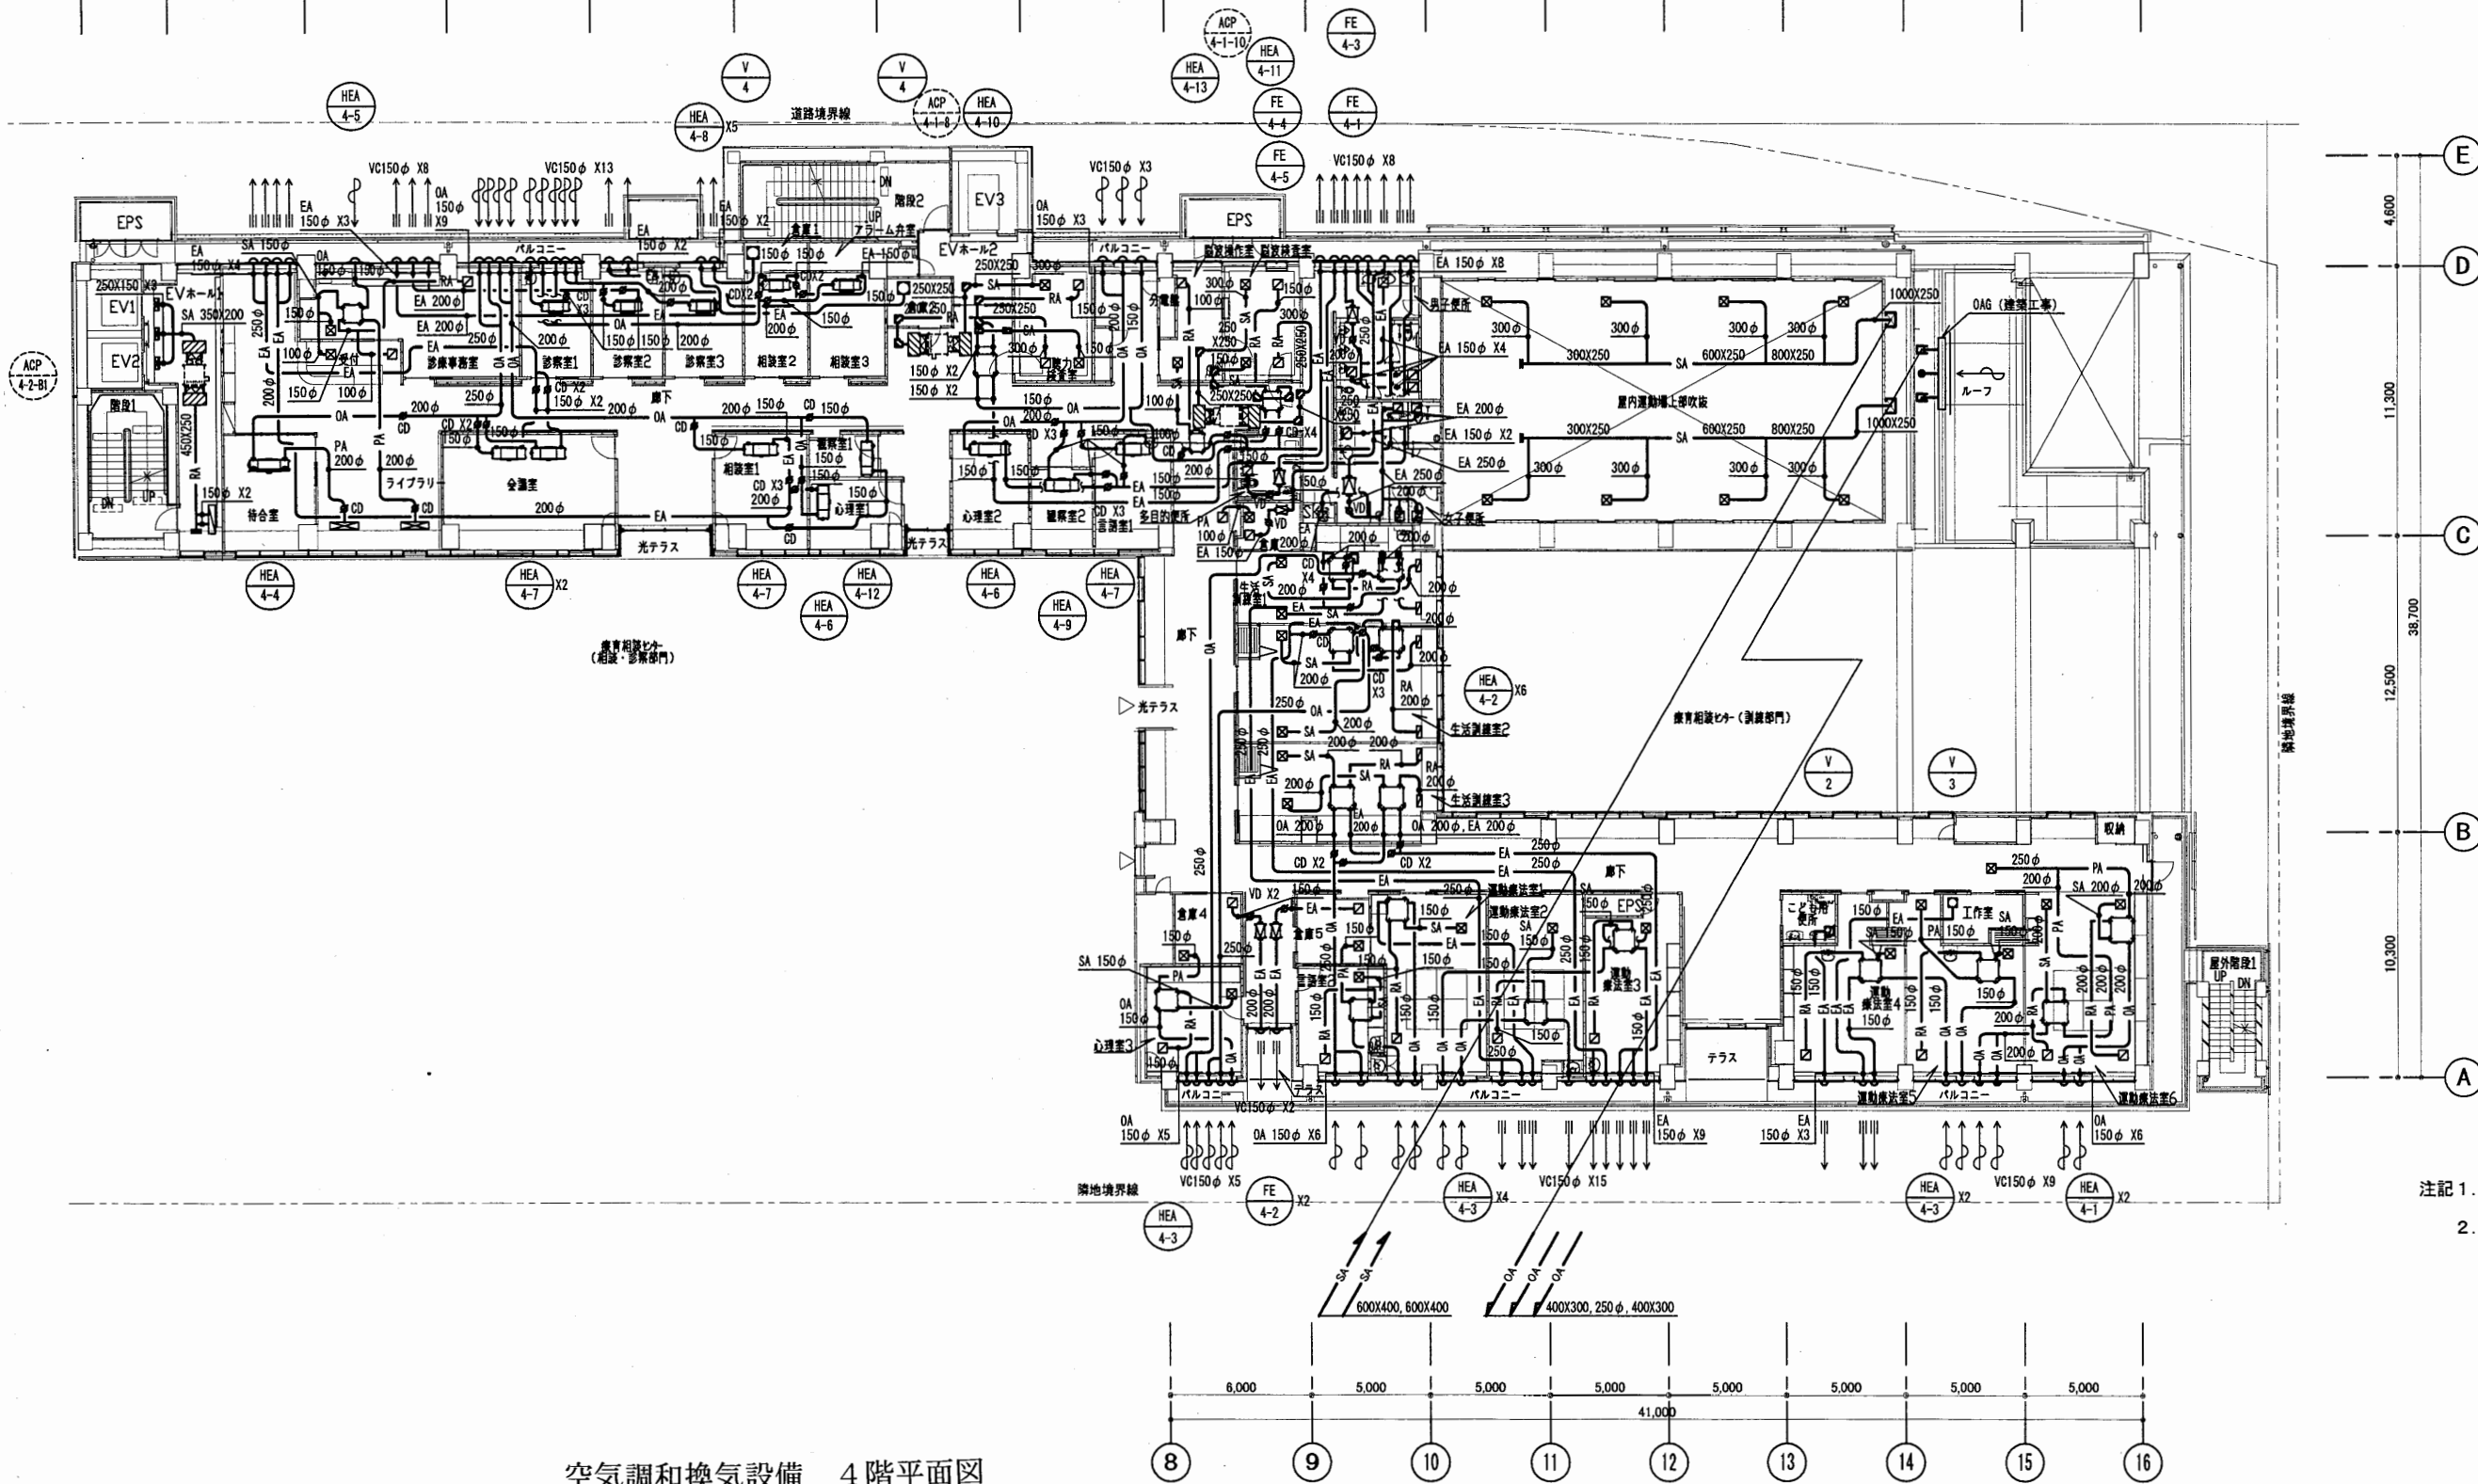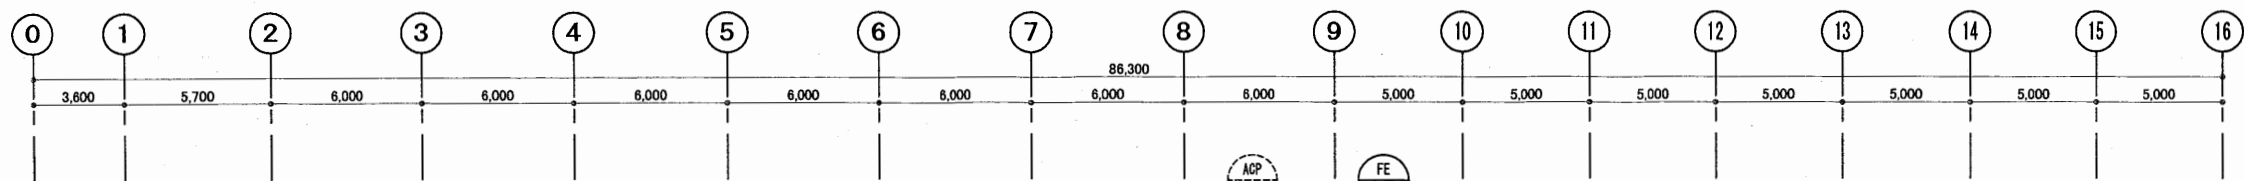

空気調和換気設備 4階平面図

はぐくみかん





工事名	はぐくみかんほか1か所建築基準法第12条定期点検業務委託	設計者資格 氏名	級建築士登録第	号	課長	主査等	担当者	横須賀市 財政部 FM推進課
図面名称	空気調和換気設備 4階平面図 (ダクト)	図番	縮尺	S=1:300	作図	平成	年 月 日	

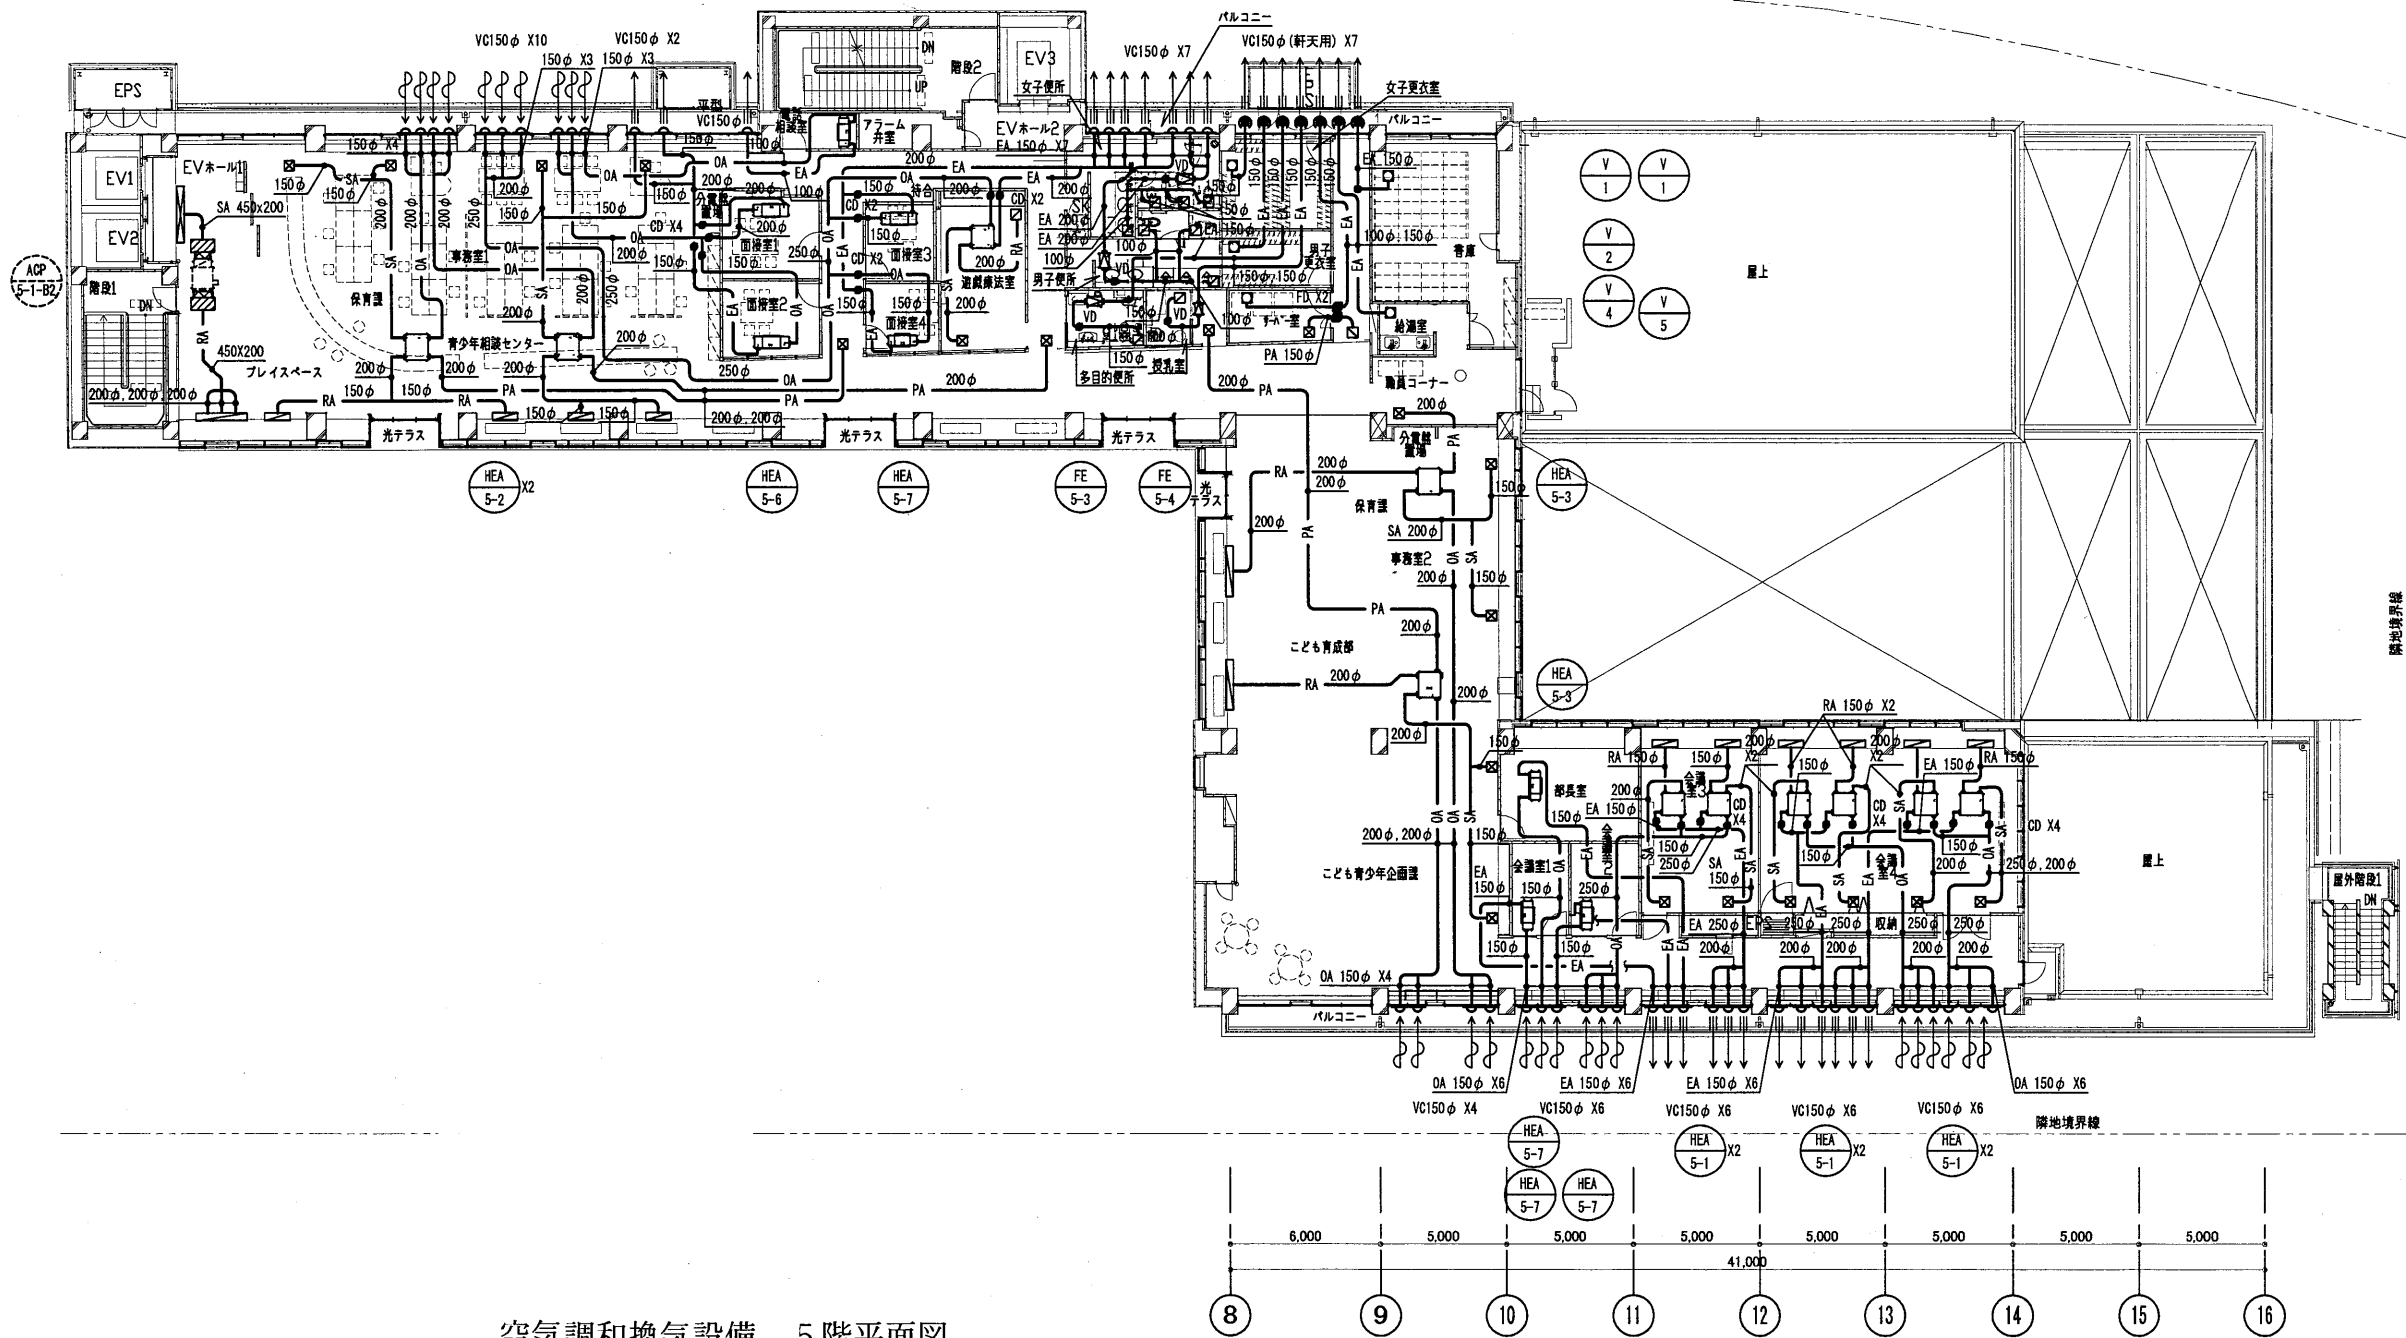

空気調和換気設備 5階平面図

はぐくみかん


工事名	はぐくみかんほか1か所建築基準法第12条定期点検業務委託	設計者資格 氏名	級建築士登録第	号	課長	主査等	担当者	横須賀市 財政部 FM推進課
図面名称	空気調和換気設備 5階平面図 (ダクト)	図番	縮尺	S=1:300	作図	平成	年 月 日	

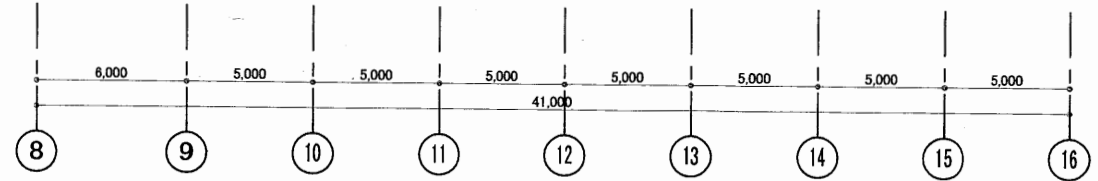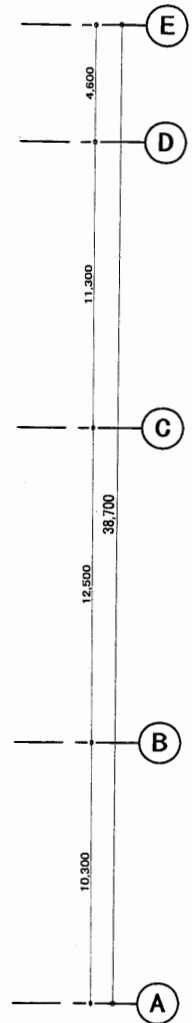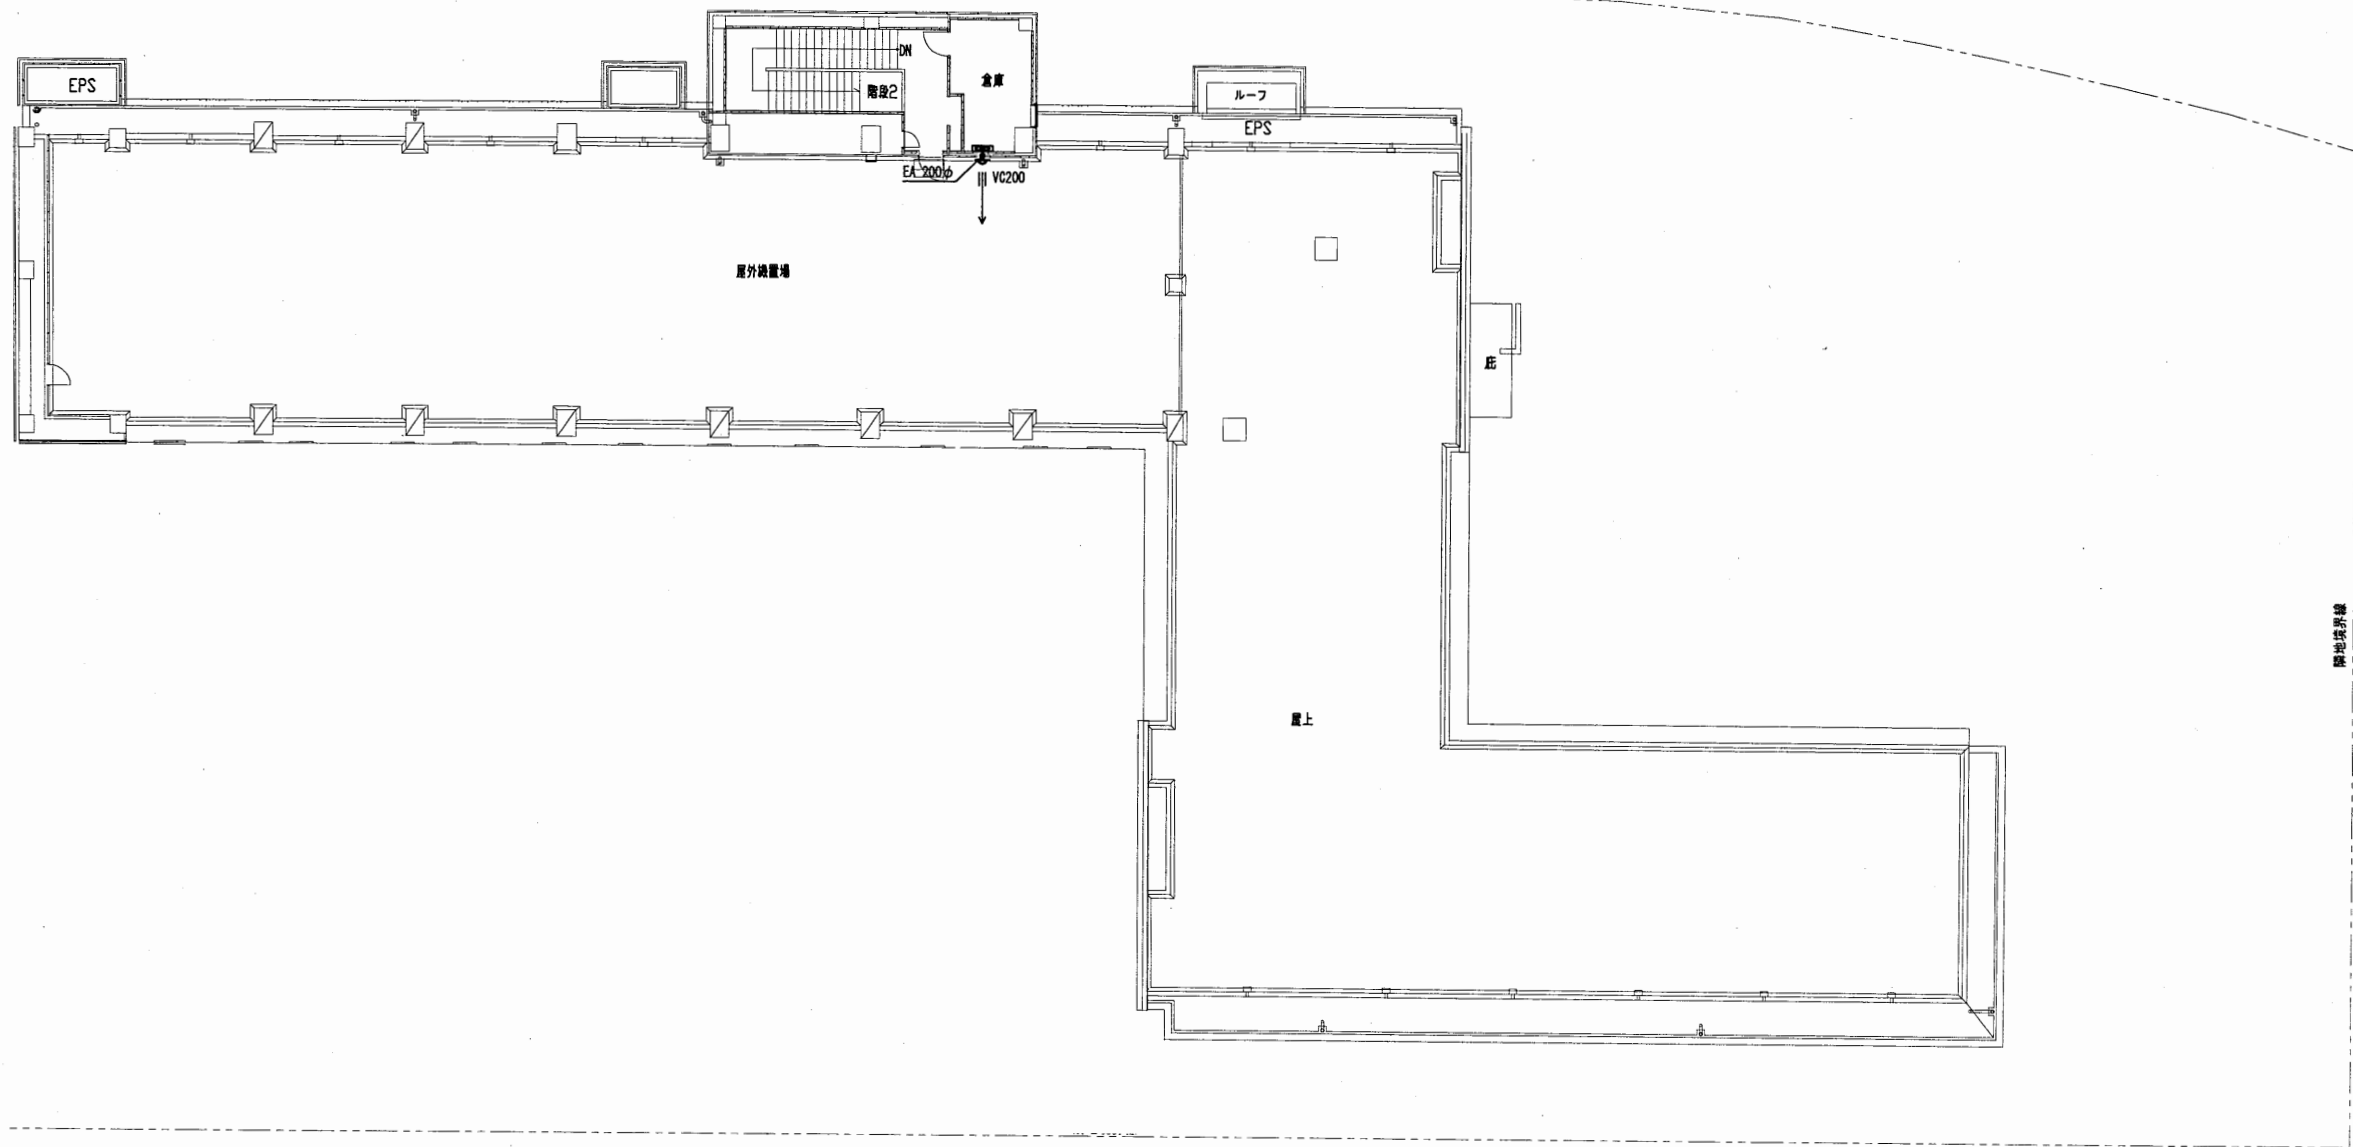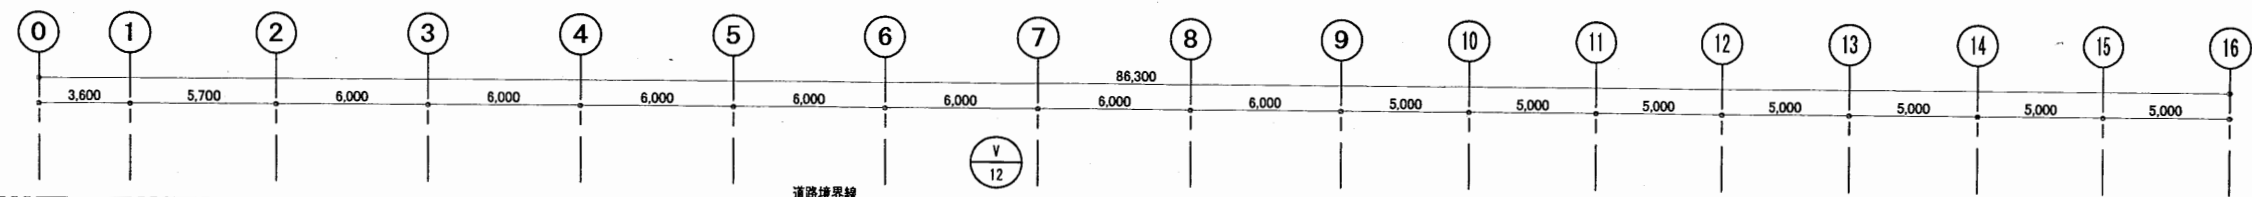

空気調和換気設備 R階平面図

はぐくみかん


工事名	はぐくみかんほか1か所建築基準法第12条定期点検業務委託		設計者資格 氏名	級建築士登録第 号		課長	主査等	担当者	横須賀市 財政部 FM推進課
図面名称	空気調和換気設備 R階平面図 (ダクト)	図番	縮尺	S = 1 : 300	作図	平成 年 月 日			

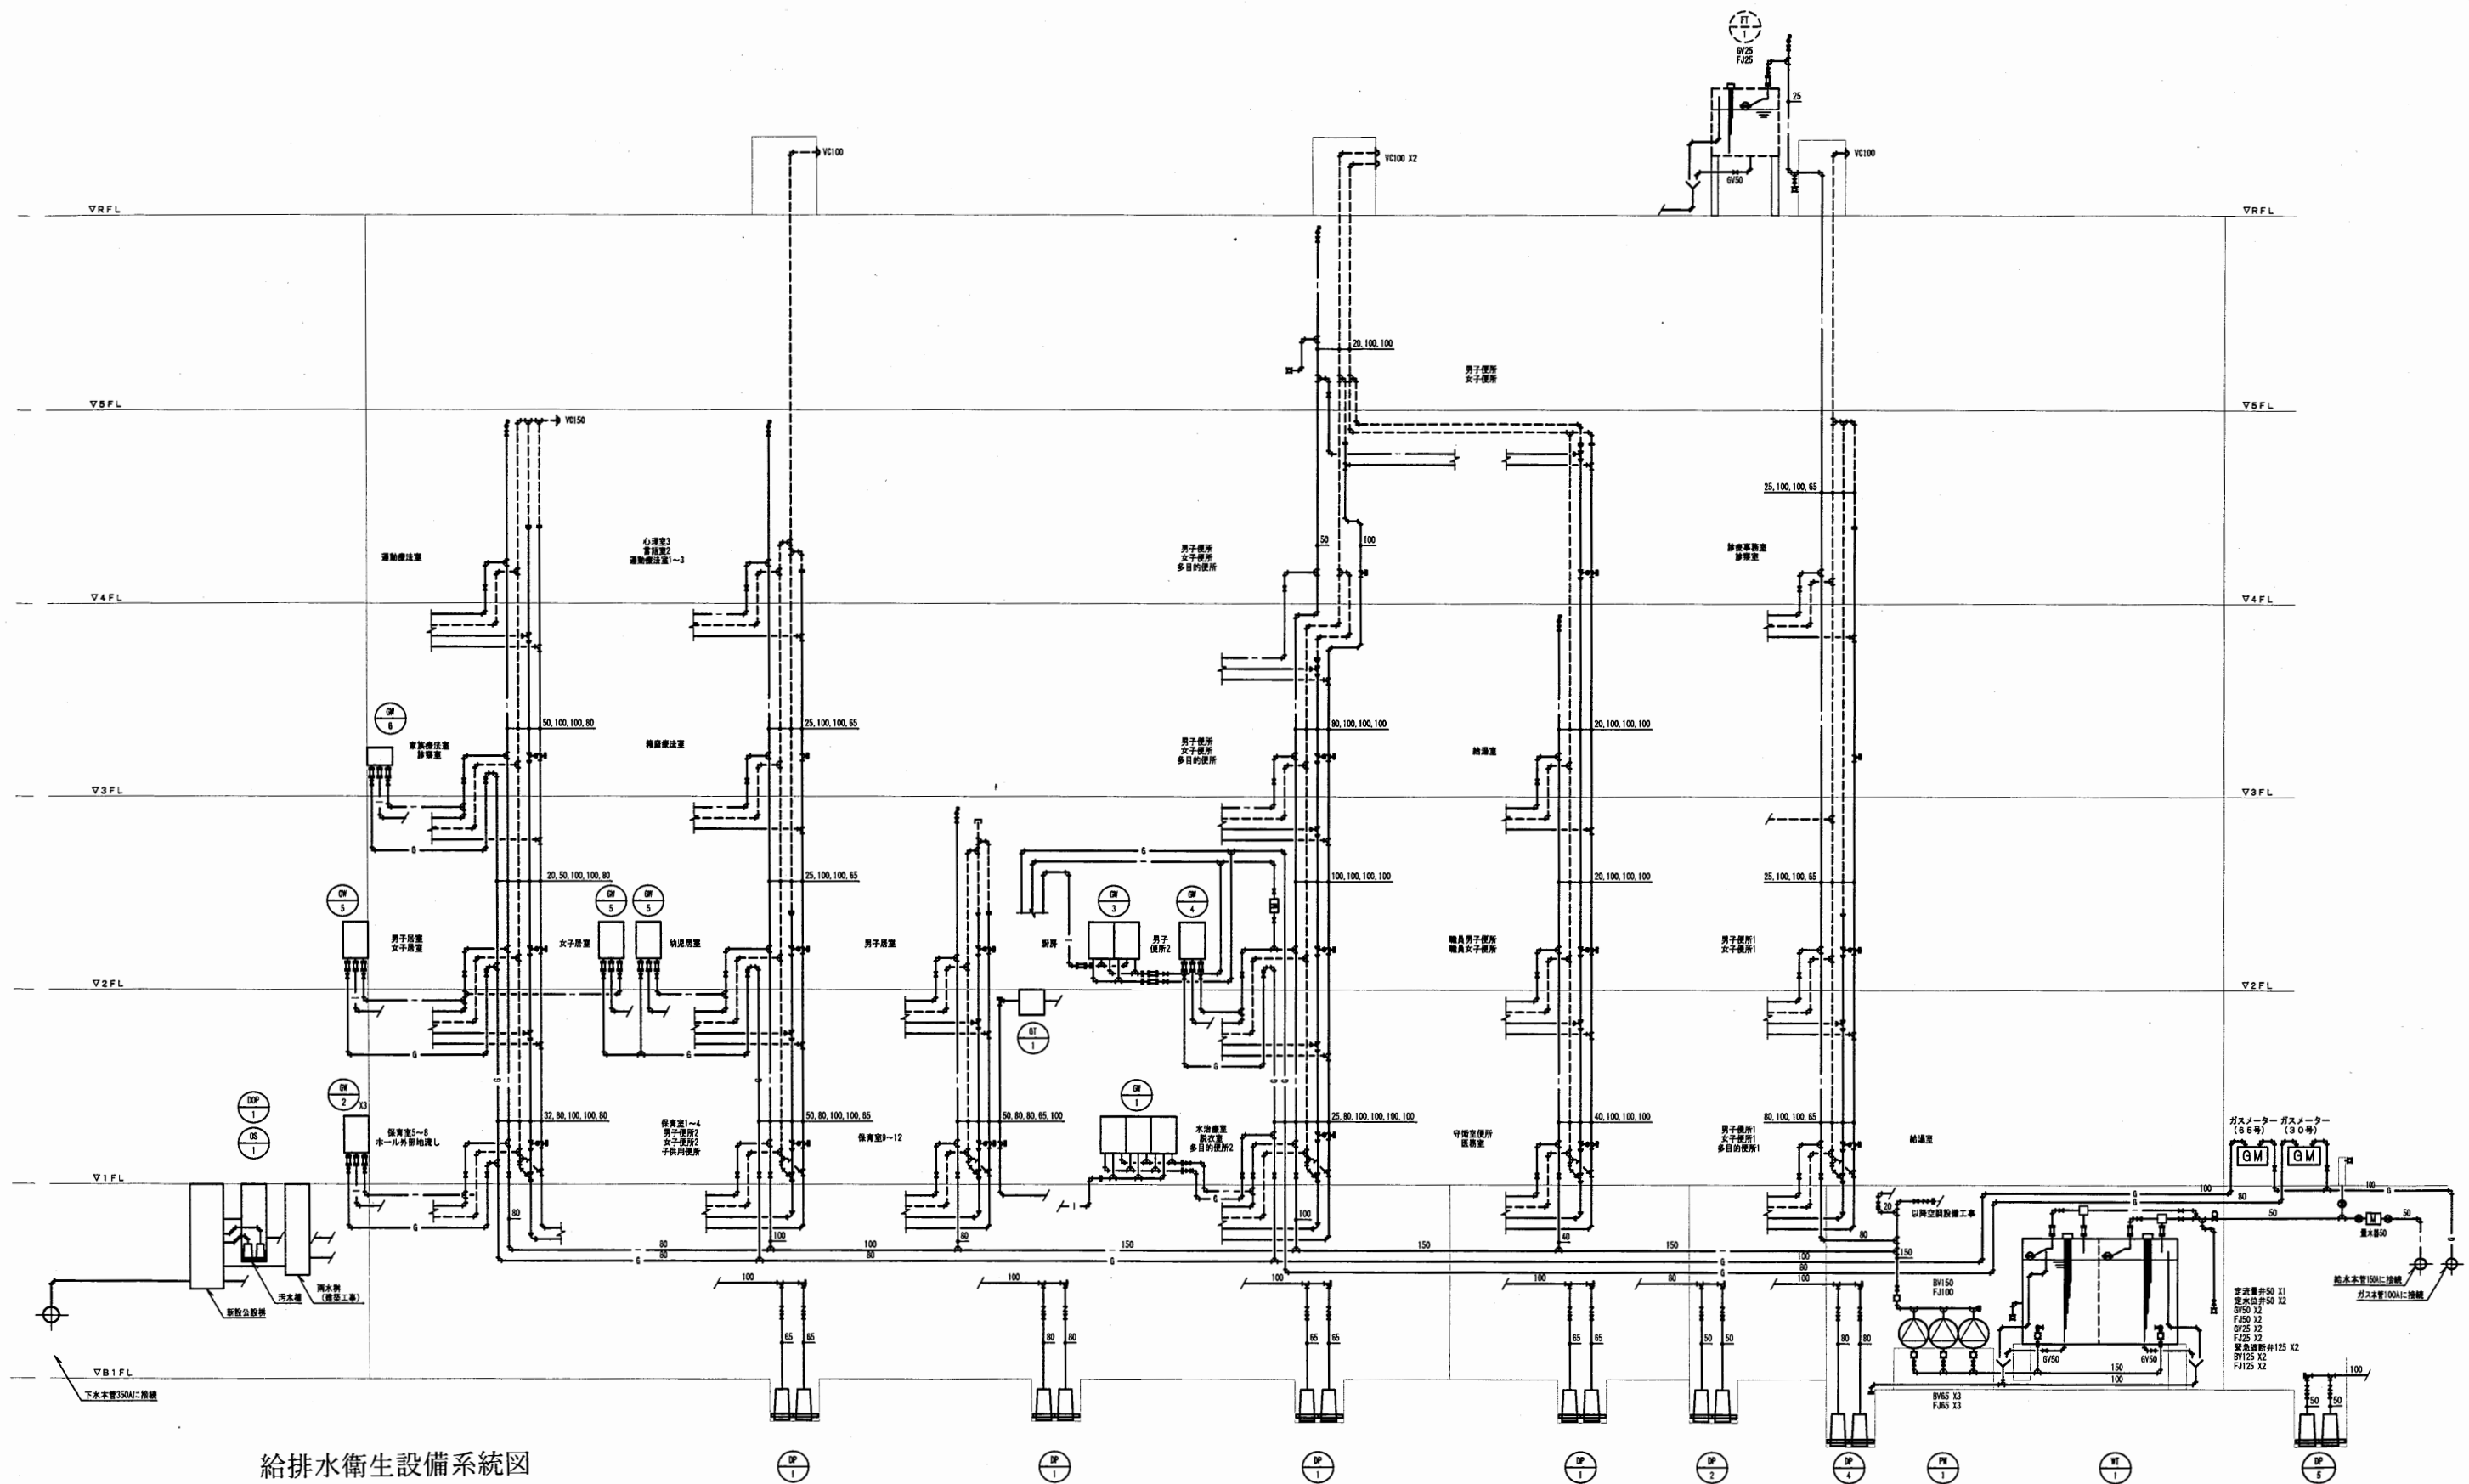

給排水衛生設備系統図

はぐくみかん


工事名	はぐくみかんほか1か所建築基準法第12条定期点検業務委託		設計者資格 氏名	級建築士登録第 号		課長	主査等	担当者	横須賀市 財政部 FM推進課
図面名称	給排水衛生設備 系統図	図番	縮尺	作図	平成 年 月 日				

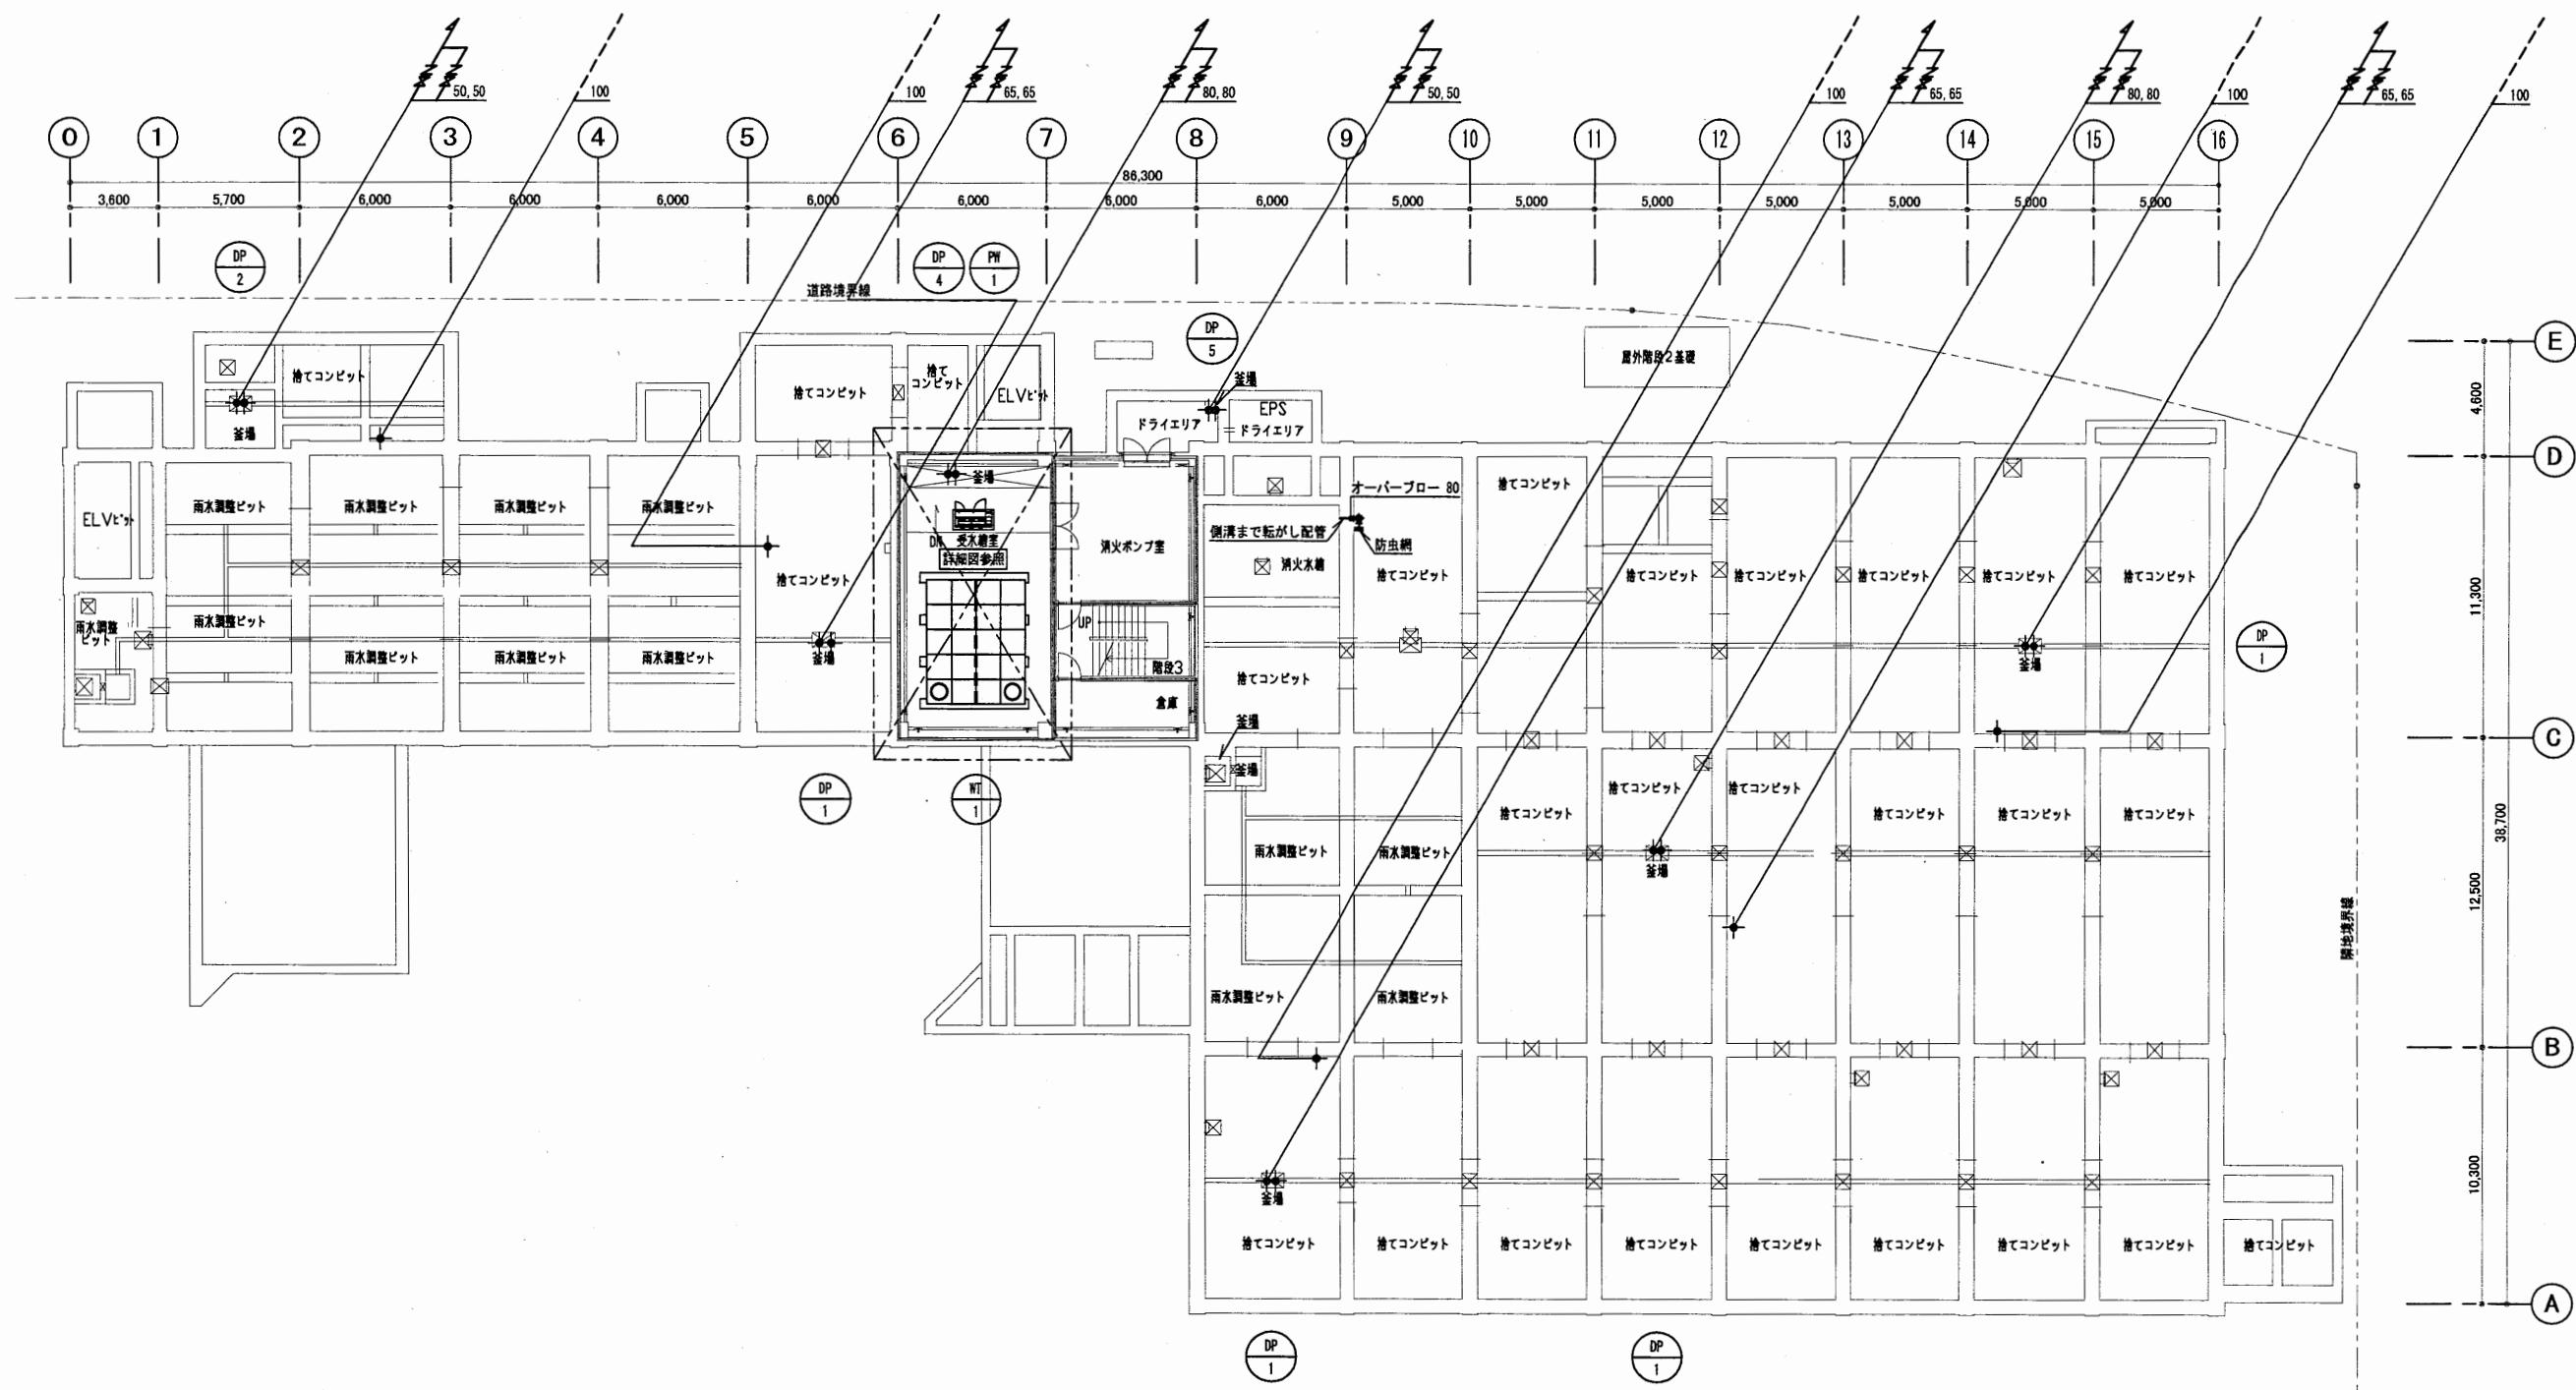

B 1 階平面図

はぐくみかん


工事名	はぐくみかんほか1か所建築基準法第12条定期点検業務委託		設計者資格 氏名	級建築士登録第 号		課長	主査等	担当者	横須賀市 財政部 FM推進課
図面名称	給排水衛生設備 B 1 階平面図	図番	縮尺	S = 1 : 300	作図	平成 年 月 日			

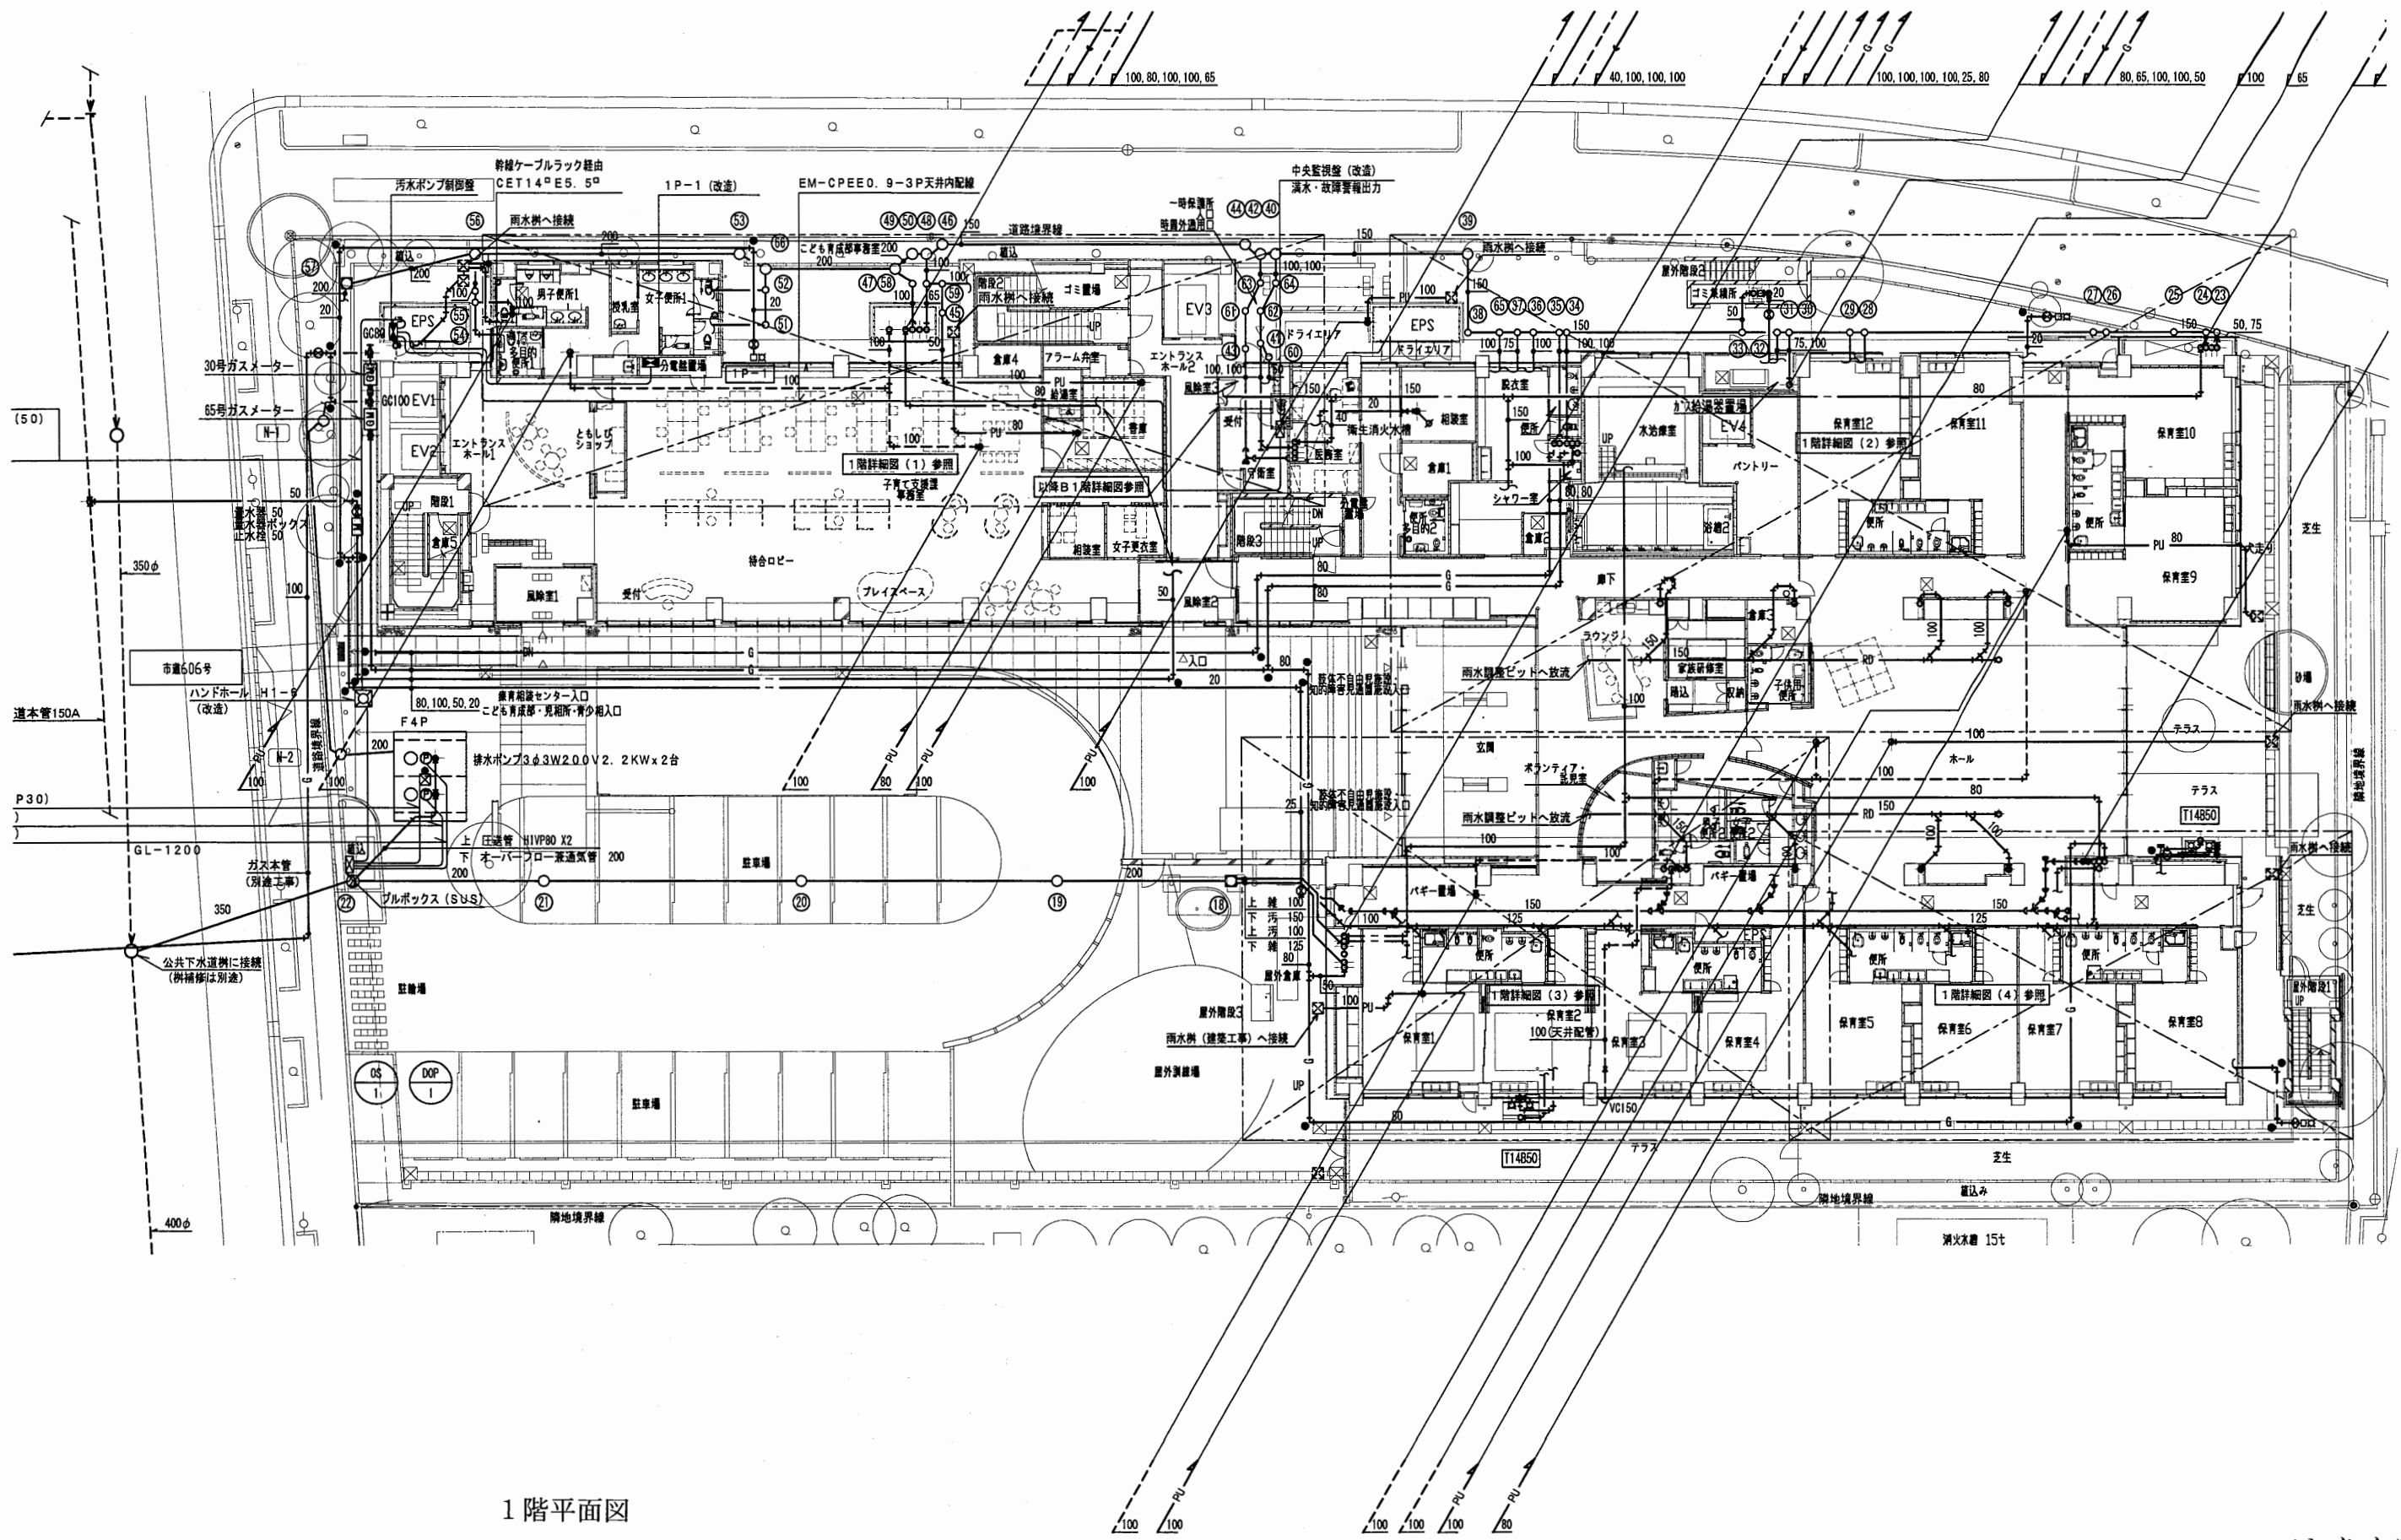

1階平面図

はぐくみかん


工事名	はぐくみかんほか1か所建築基準法第12条定期点検業務委託	設計者資格 氏名	級建築士登録第	号	課長	主査等	担当者	横須賀市 財政部 FM推進課
図面名称	給排水衛生設備 1階平面図	図番	縮尺	S=1:300	作図	平成	年 月 日	

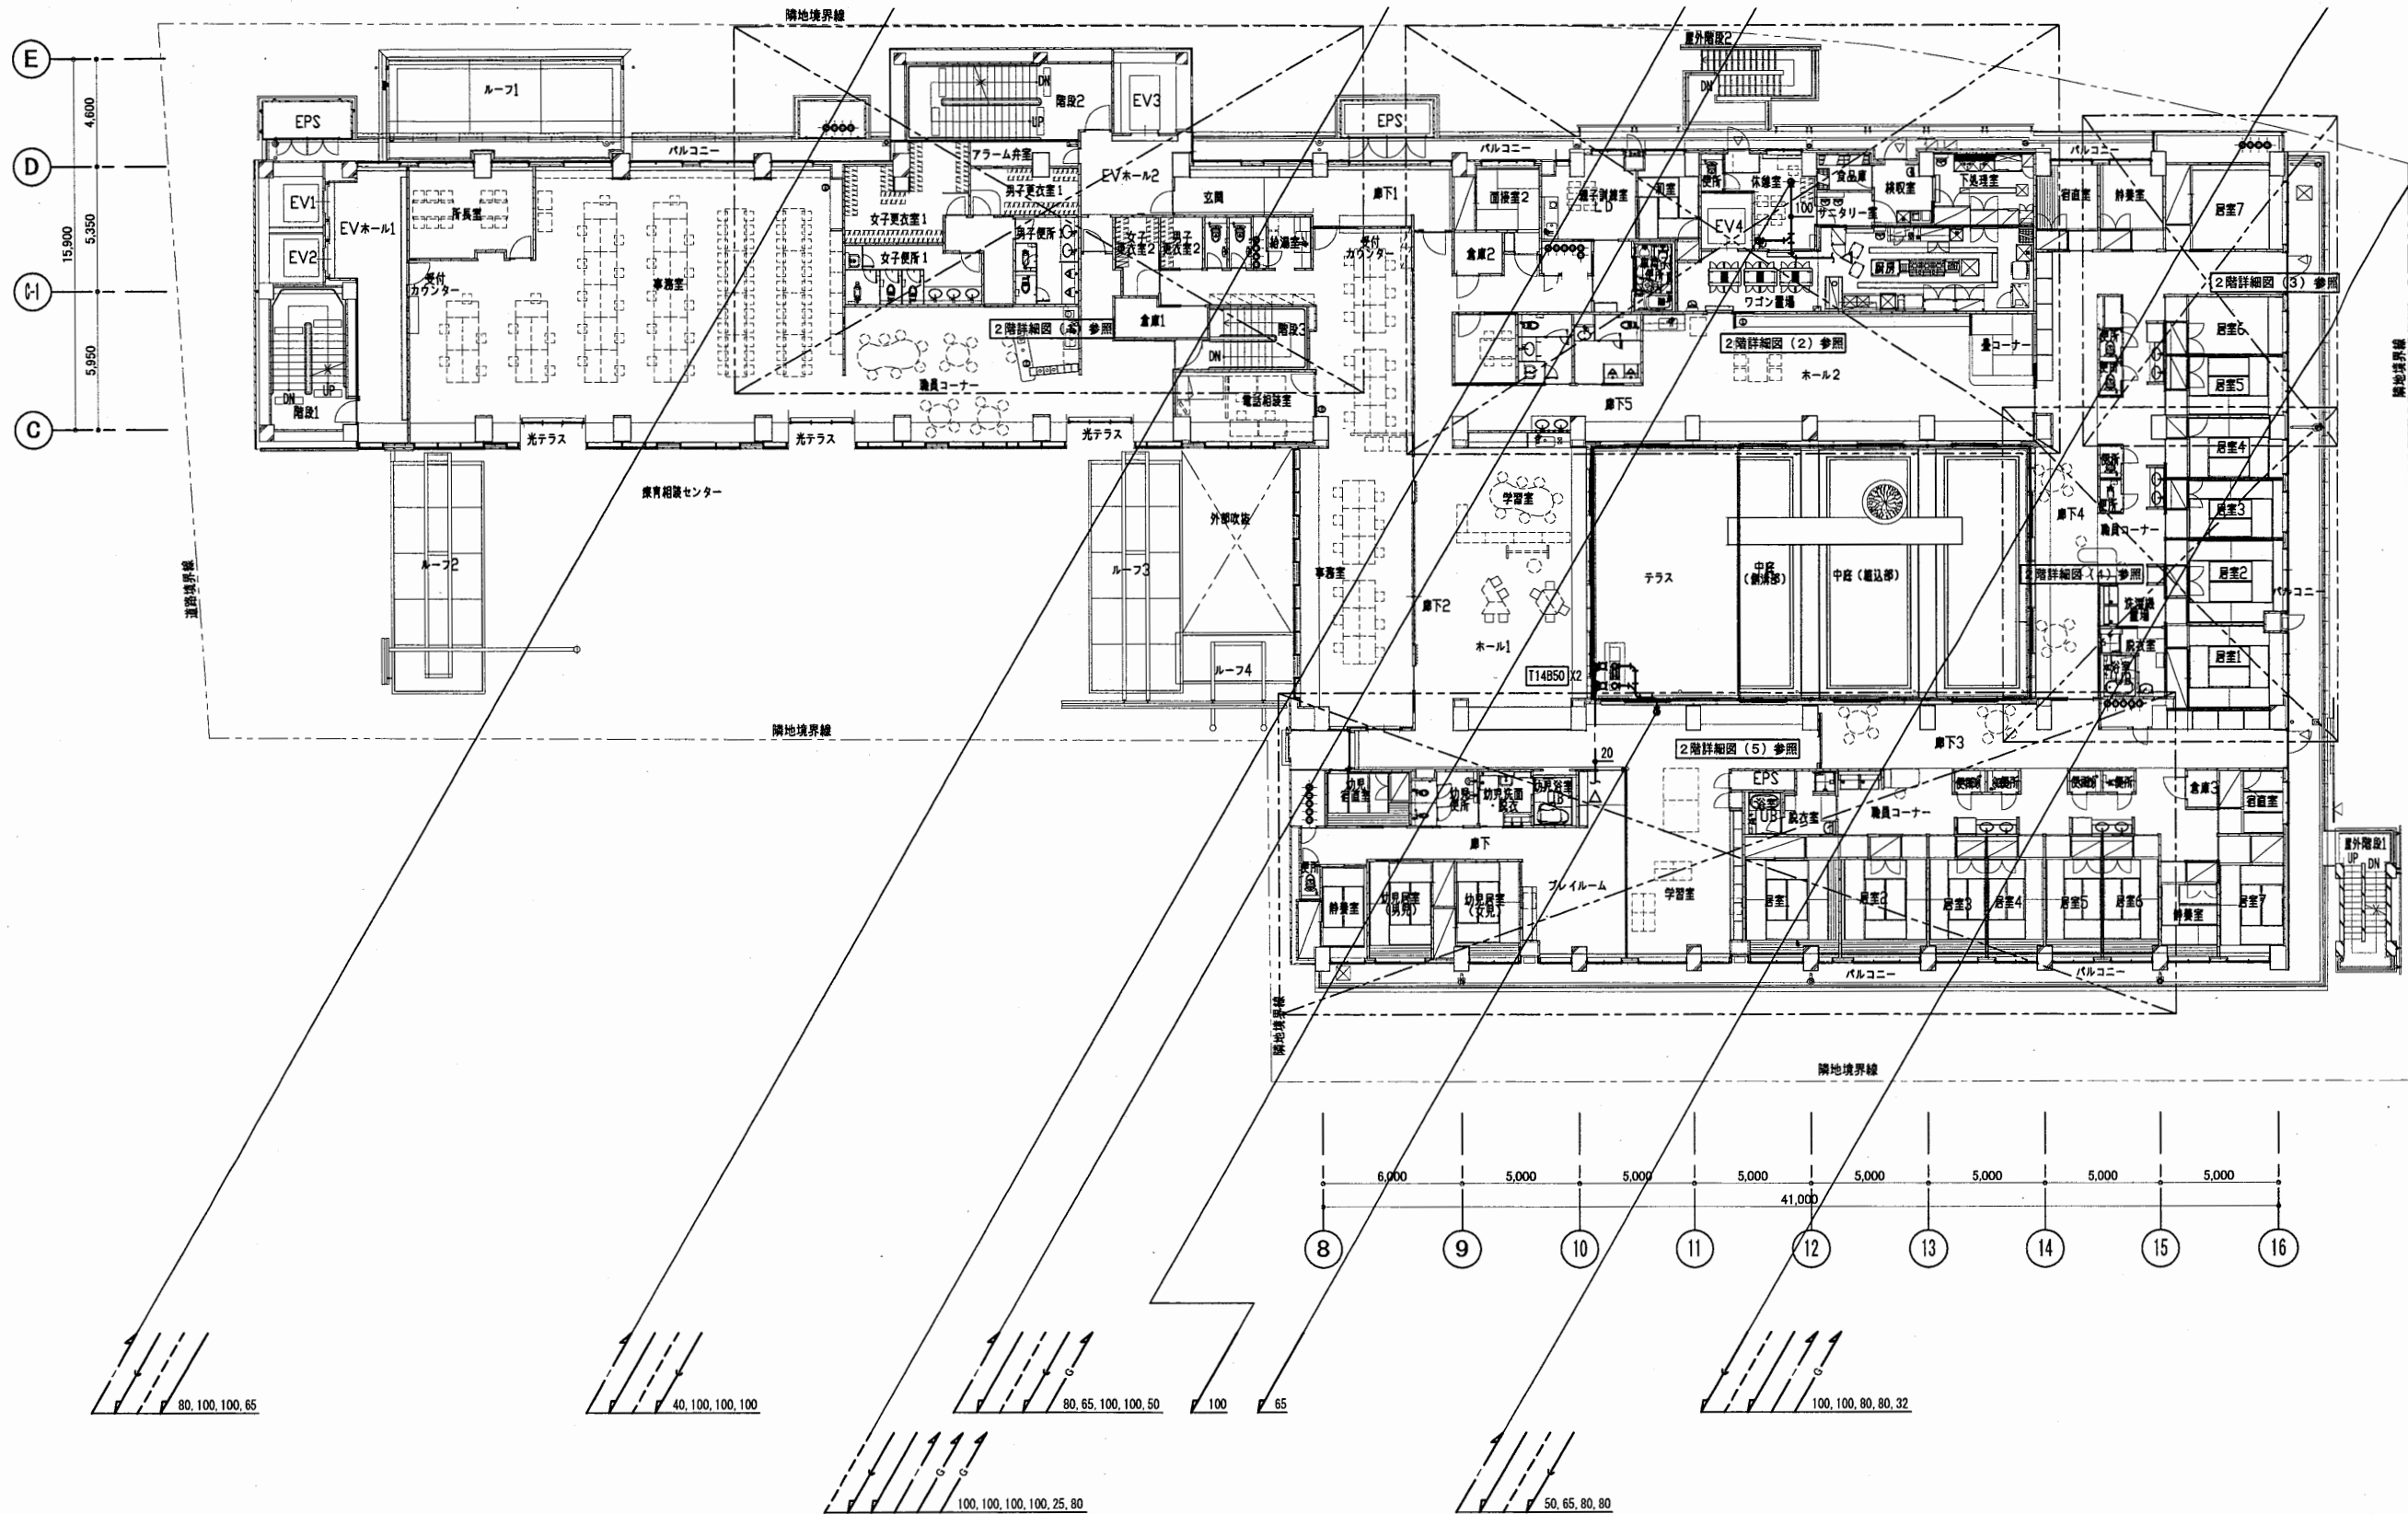

2階平面図

はぐくみかん


工事名	はぐくみかんほか1か所建築基準法第12条定期点検業務委託			設計者資格 氏名	級建築士登録第 号			課長	主査等	担当者	横須賀市 財政部 FM推進課
図面名称	給排水衛生設備	2階平面図	図番	縮尺	S = 1 : 300	作図	平成 年 月 日				

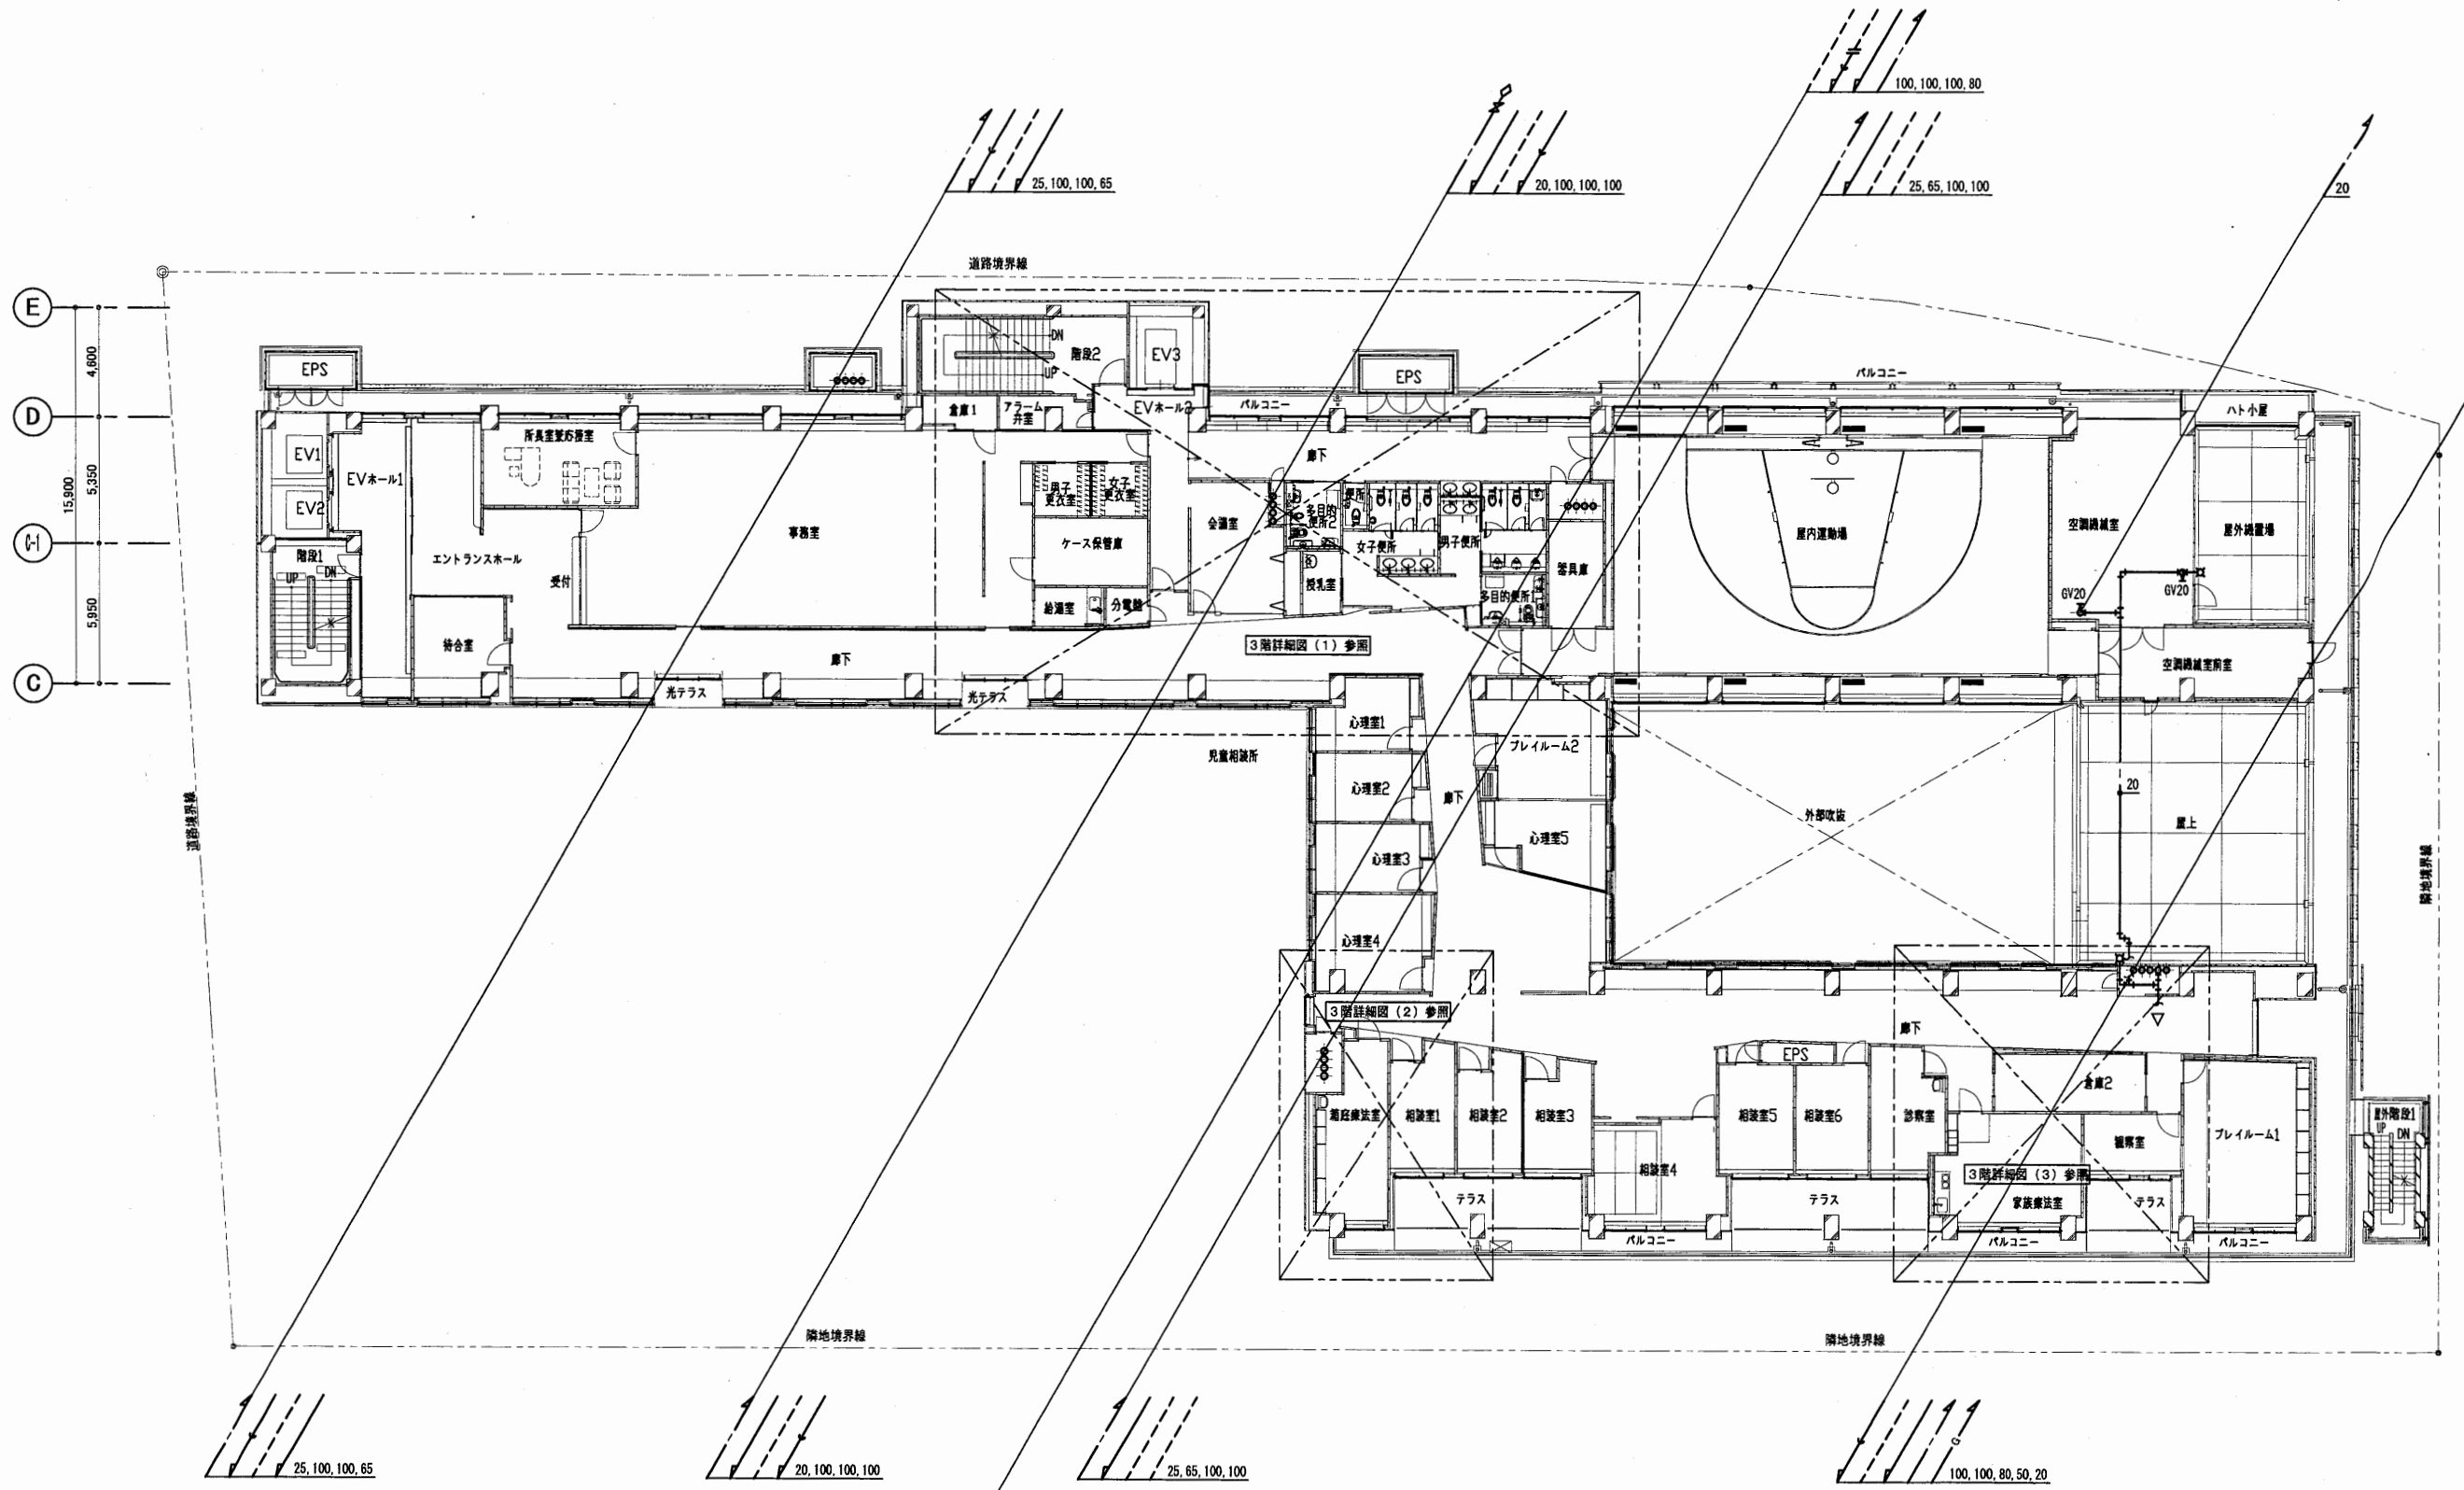

3階平面図

はぐくみかん


工事名	はぐくみかんほか1か所建築基準法第12条定期点検業務委託			設計者資格 氏名	級建築士登録第 号			課長	主査等	担当者	横須賀市 財政部 FM推進課
図面名称	給排水衛生設備	3階平面図	図番	縮尺	S=1:300	作図	平成	年	月	日	

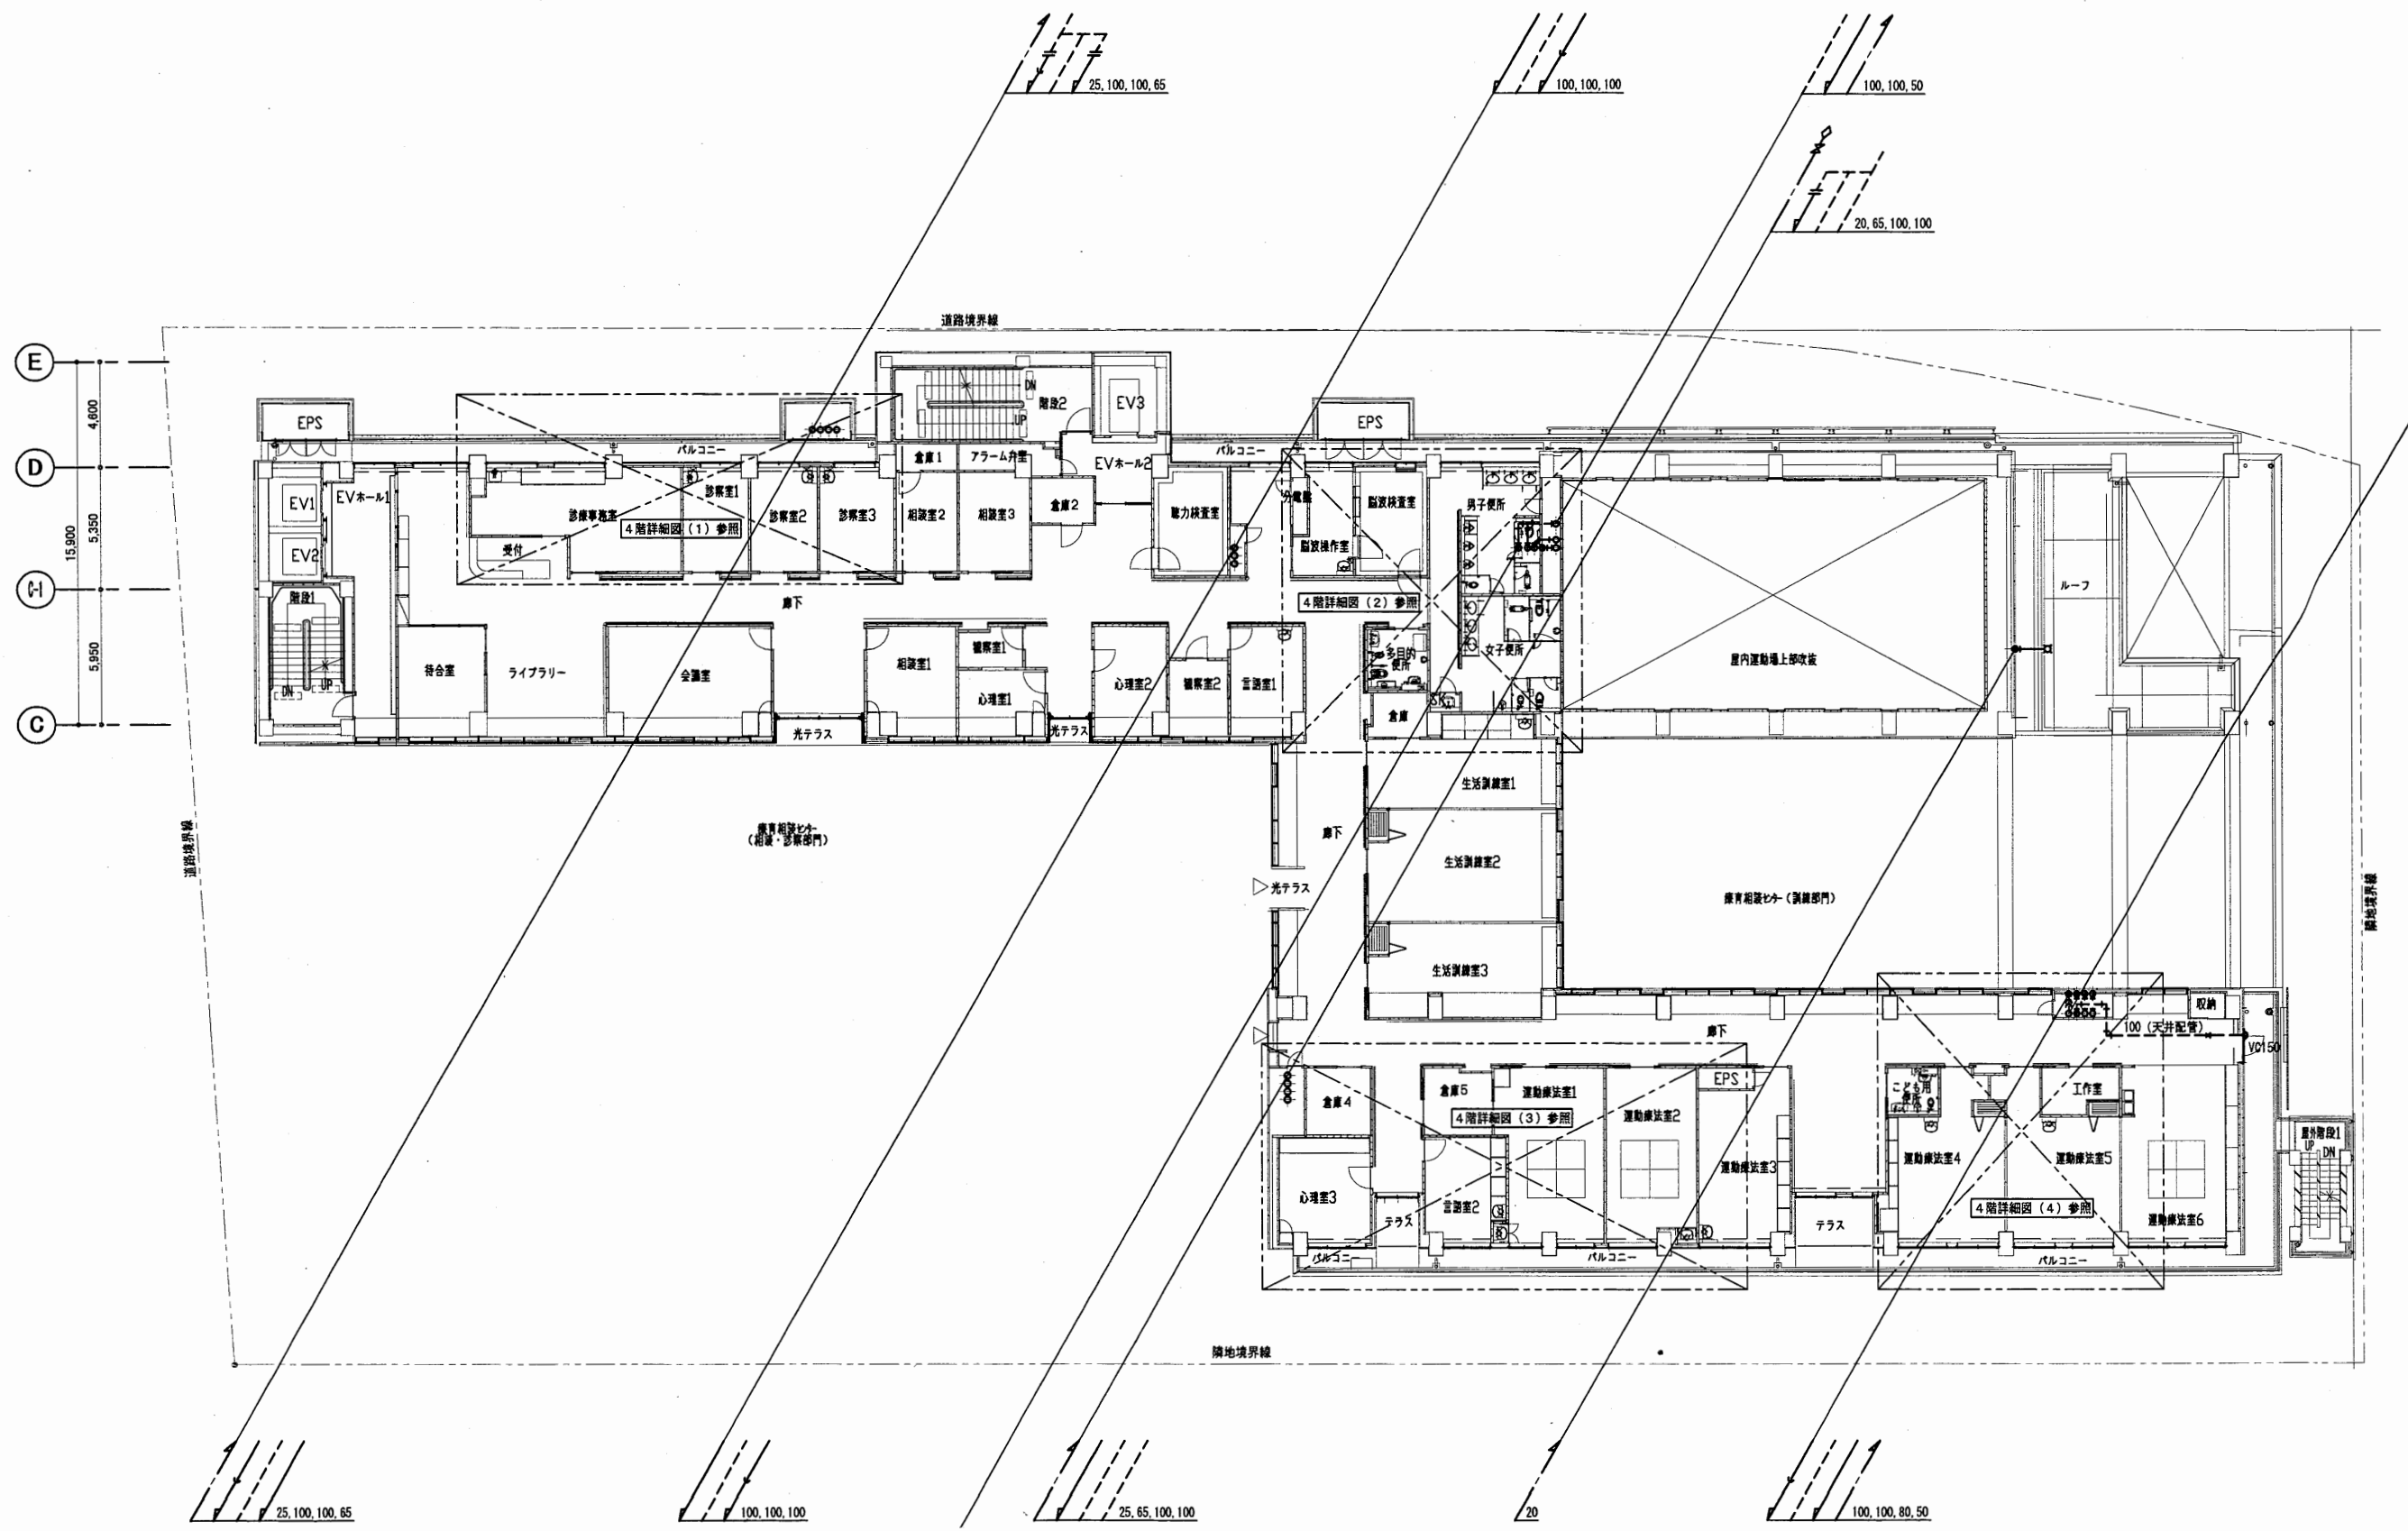

4階平面図

はぐくみかん


工事名	はぐくみかんほか1か所建築基準法第12条定期点検業務委託			設計者資格 氏名	級建築士登録第 号			課長	主査等	担当者	横須賀市 財政部 FM推進課
図面名称	給排水衛生設備	4階平面図	図番	縮尺	S=1:300	作図	平成	年	月	日	

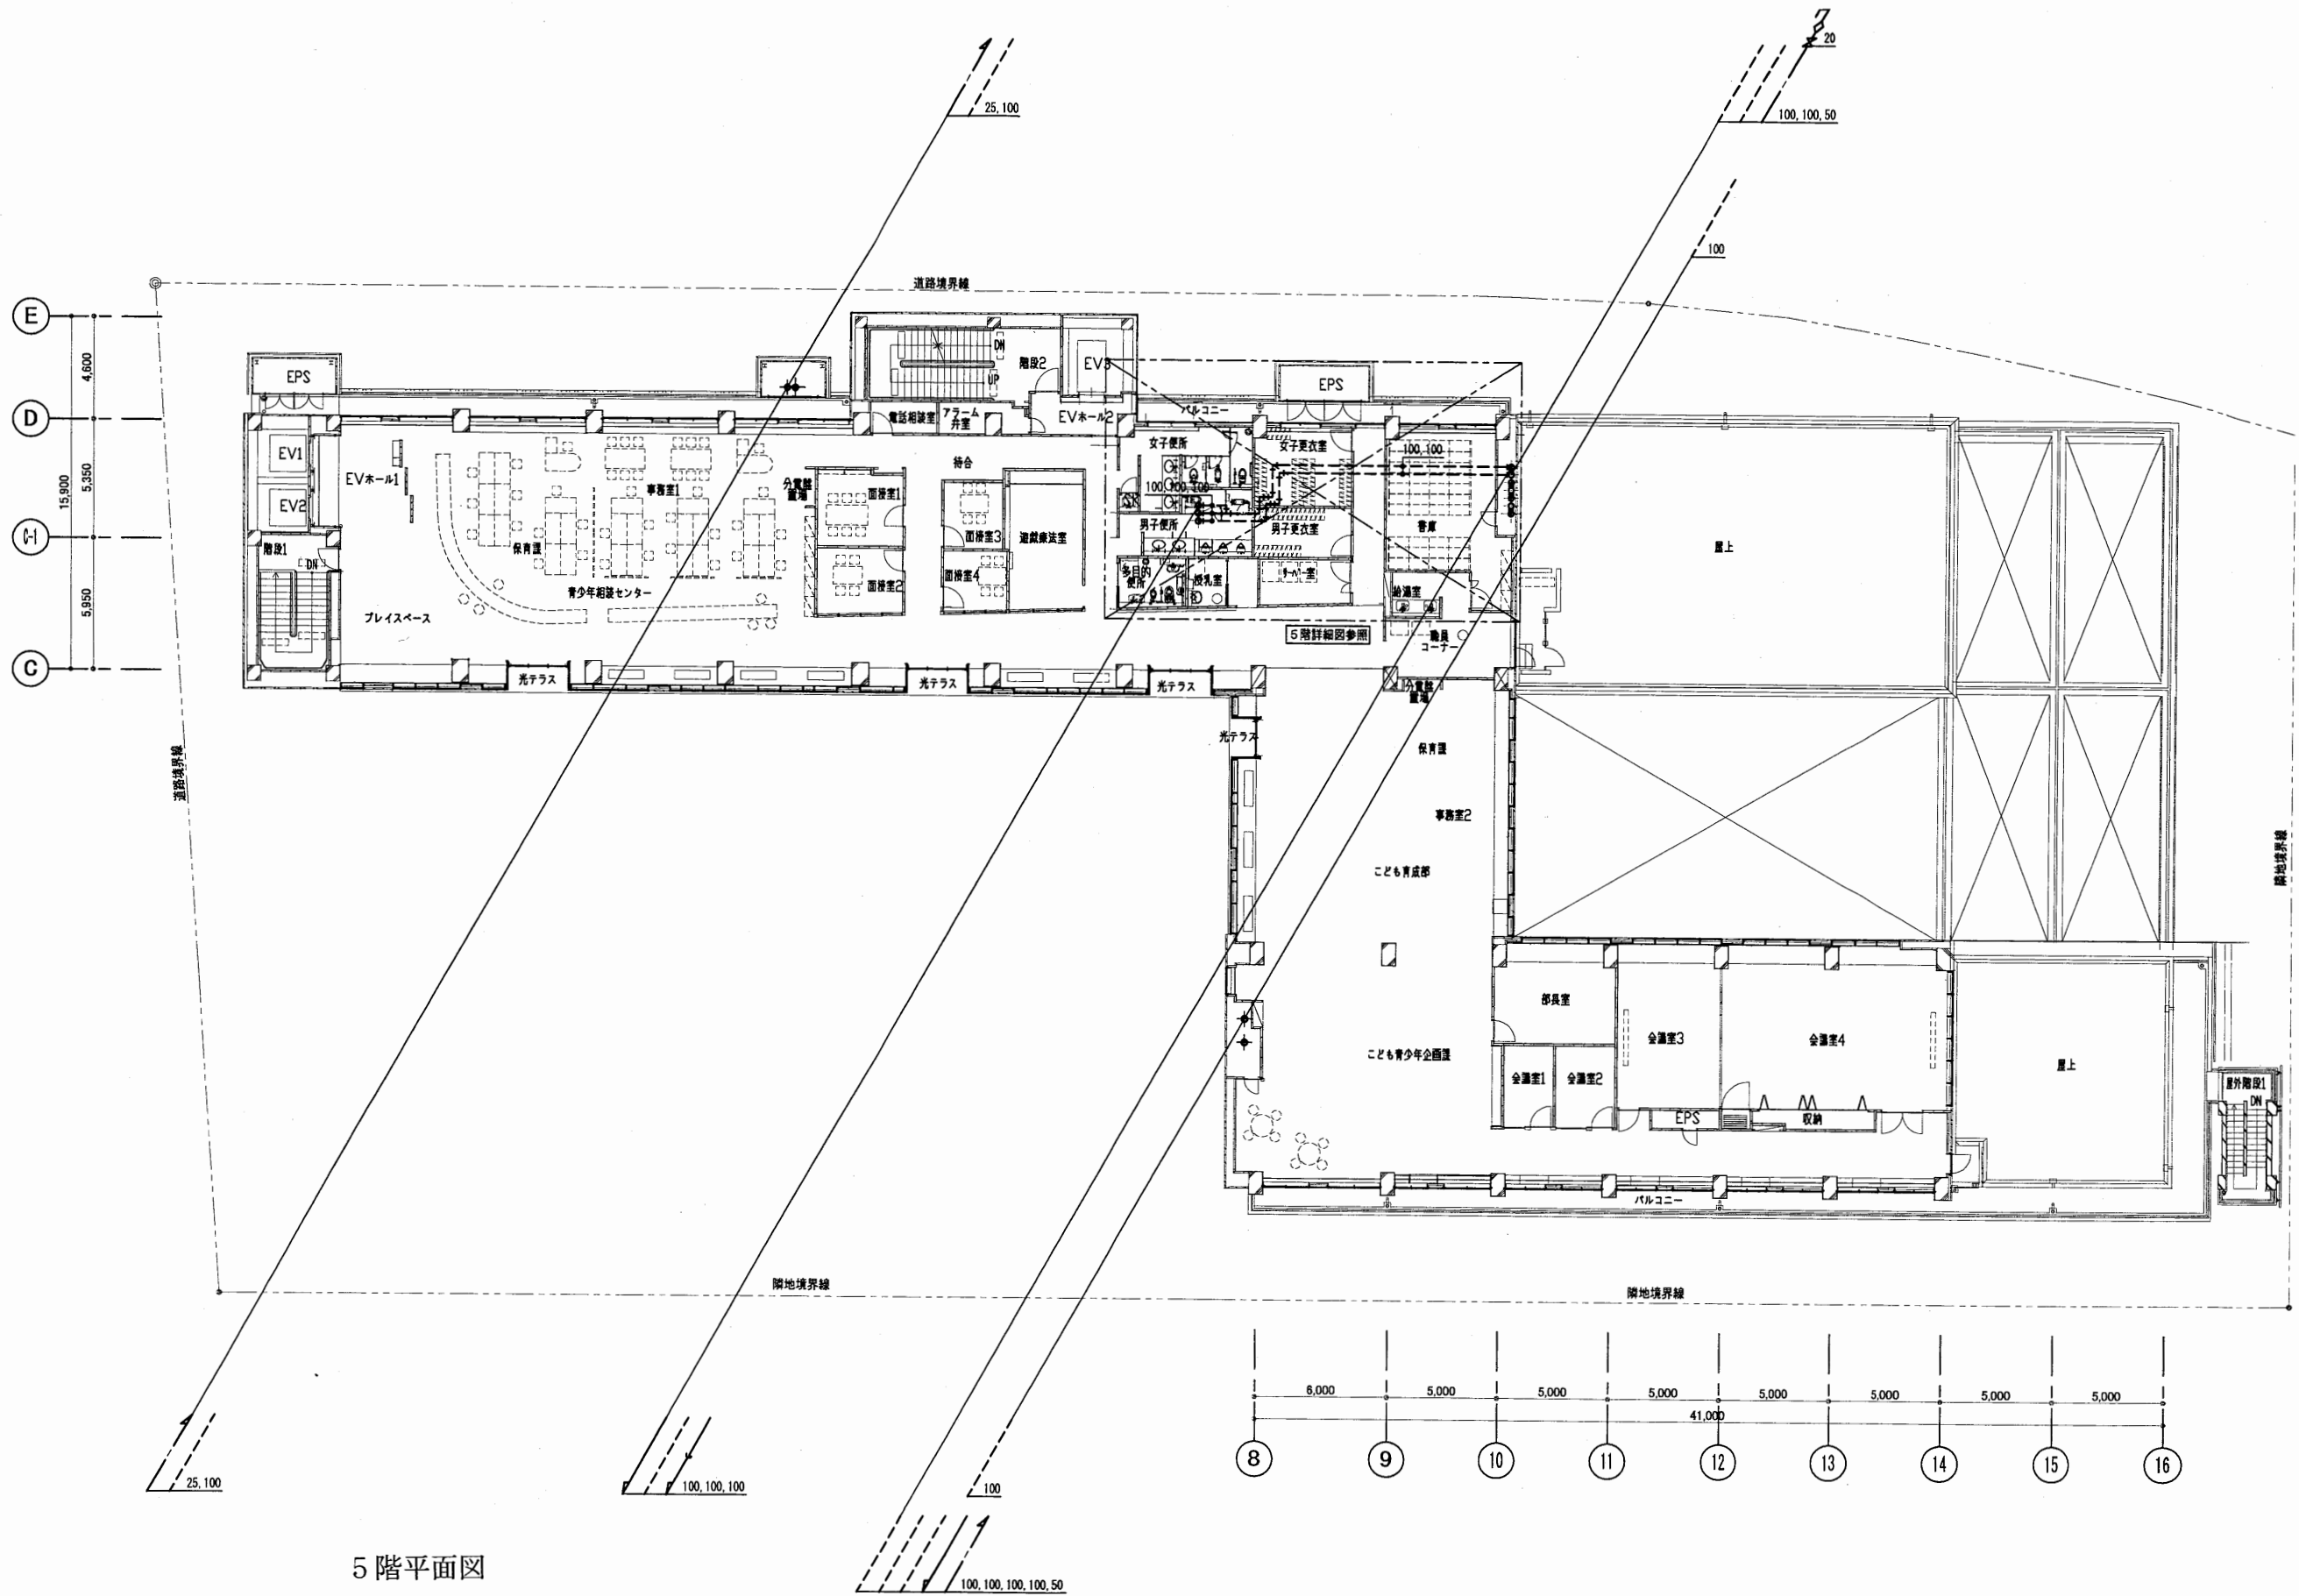

5階平面図

はぐくみかん

工事名	はぐくみかんほか1か所建築基準法第12条定期点検業務委託		設計者資格 氏名	級建築士登録第 号		課長	主査等	担当者	横須賀市 財政部 FM推進課
図面名称	給排水衛生設備	5階平面図	図番	縮尺	S = 1 : 300	作図	平成	年 月 日	


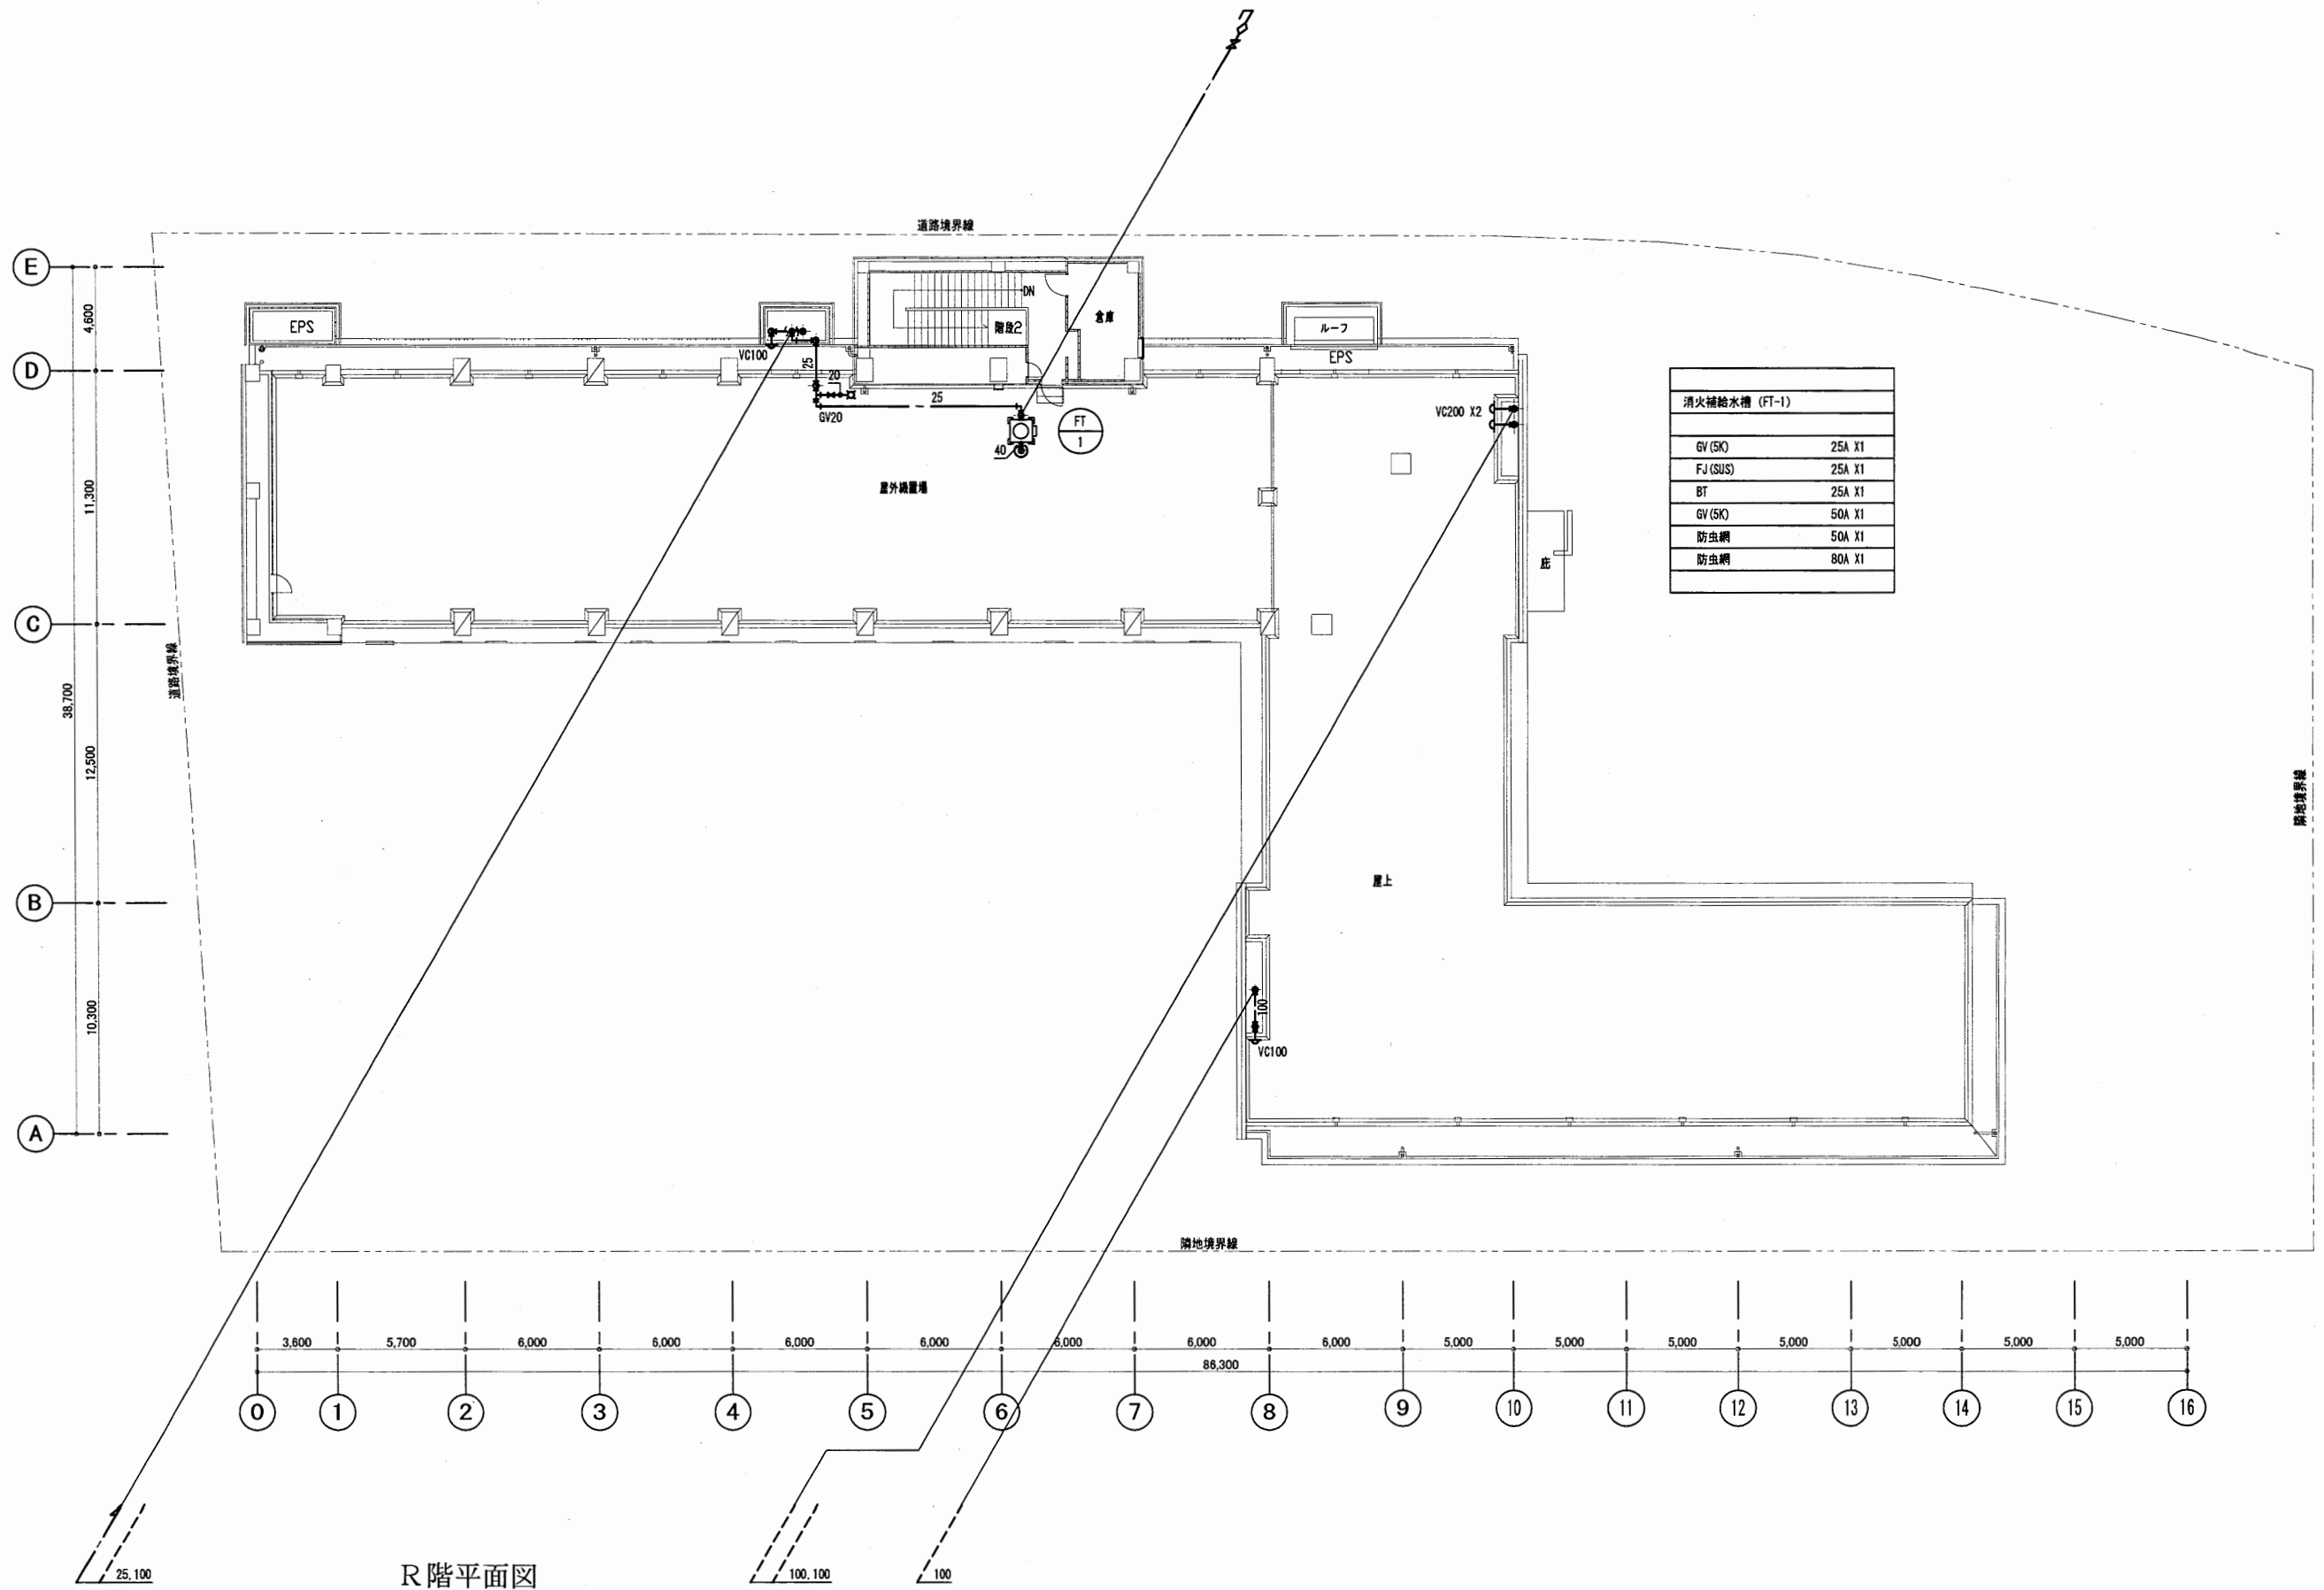


消火補給水槽 (FT-1)	
GV (SK)	25A X1
FJ (SUS)	25A X1
BT	25A X1
GV (SK)	50A X1
防虫網	50A X1
防虫網	80A X1

R階平面図

はぐくみかん

工事名	はぐくみかんほか1か所建築基準法第12条定期点検業務委託		設計者資格 氏名	級建築士登録第 号		課長	主査等	担当者	横須賀市 財政部 FM推進課
図面名称	給排水衛生設備 R階平面図	図番	縮尺	S = 1 : 300	作図	平成 年 月 日			

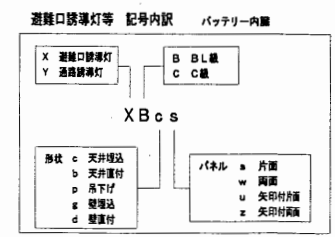
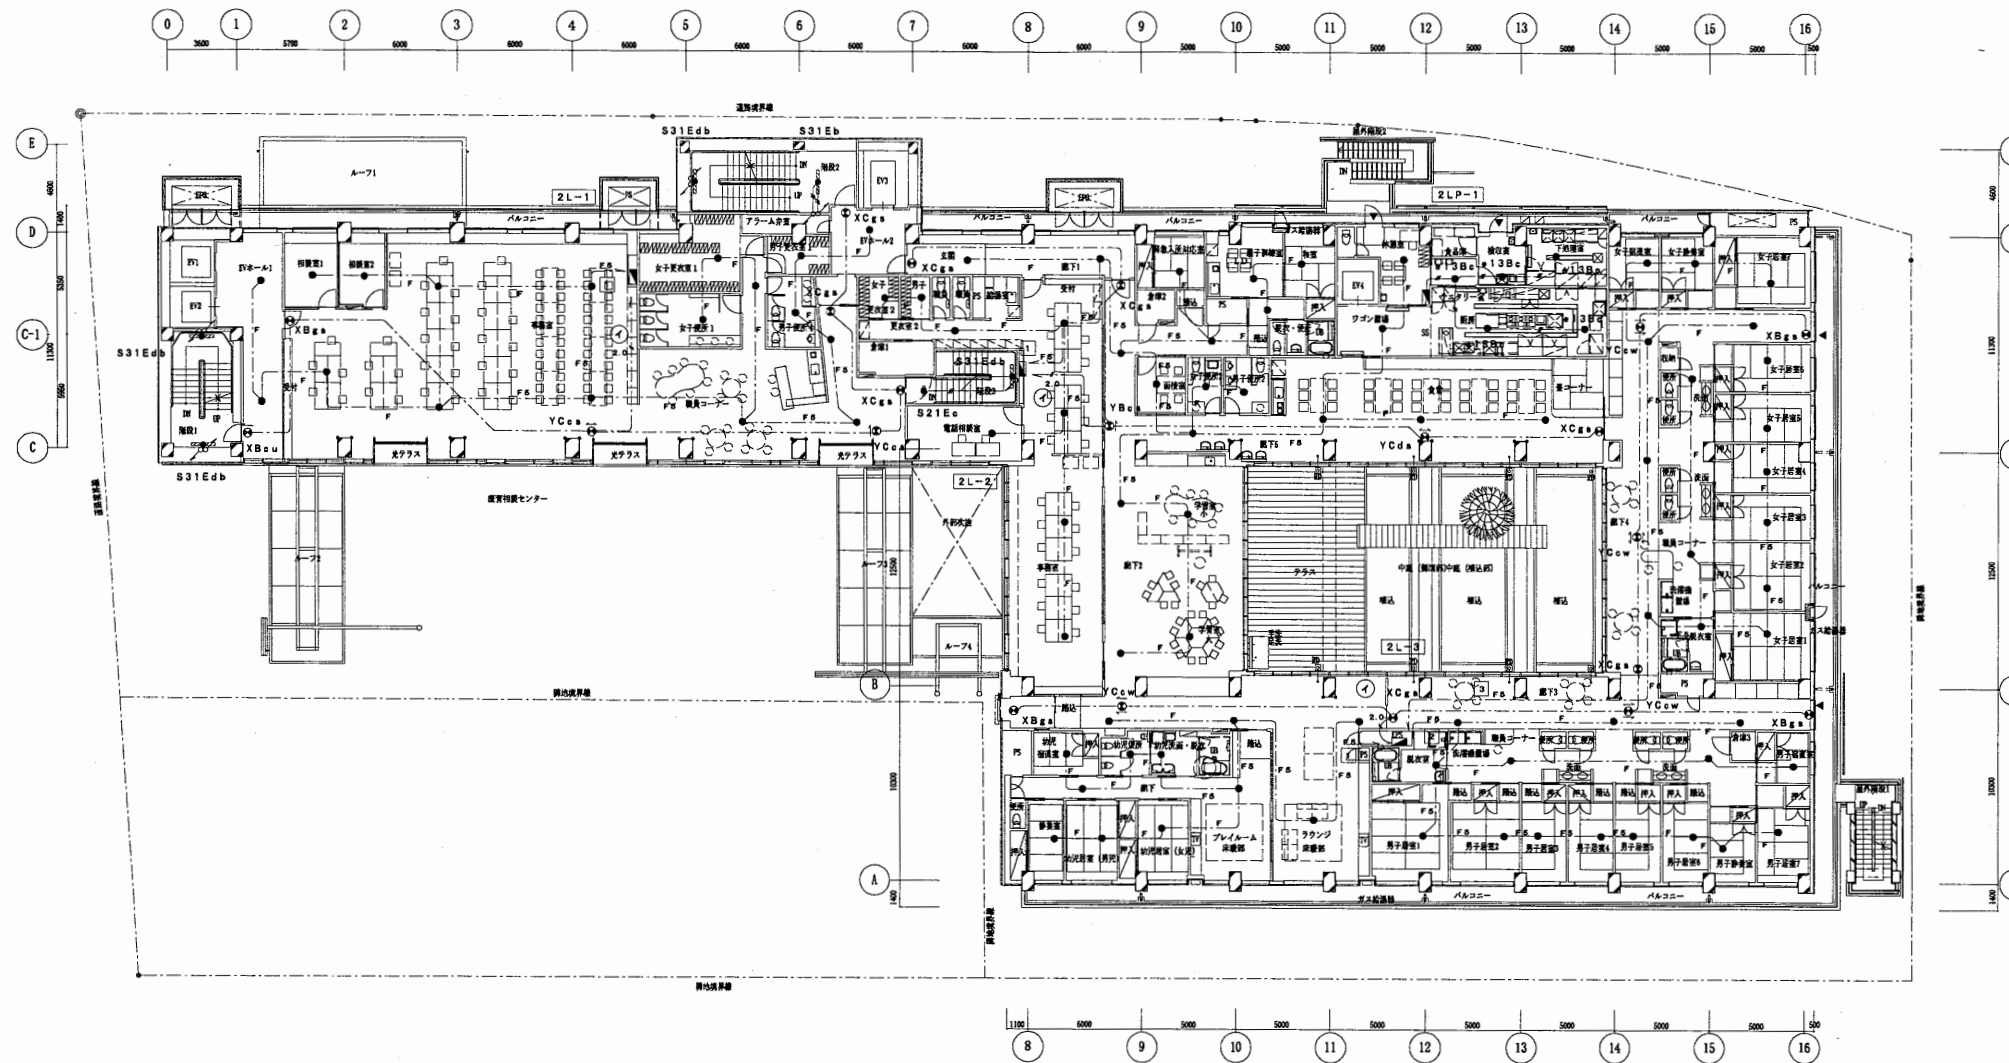


注記 階段1～3の器具及び配線は 非常照明・誘導灯設備 器具器具 施設詳細図 参照

2階平面図

はぐくみかん

工事名	はぐくみかんほか1か所建築基準法第12条定期点検業務委託			設計者資格 氏名	級建築士登録第 号			課長	主査等	担当者	横須賀市 財政部 FM推進課
図面名称	非常用照明・誘導灯設備	2階平面図	図番	縮尺	S=1:400	作図	平成 年 月 日				

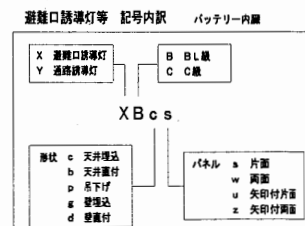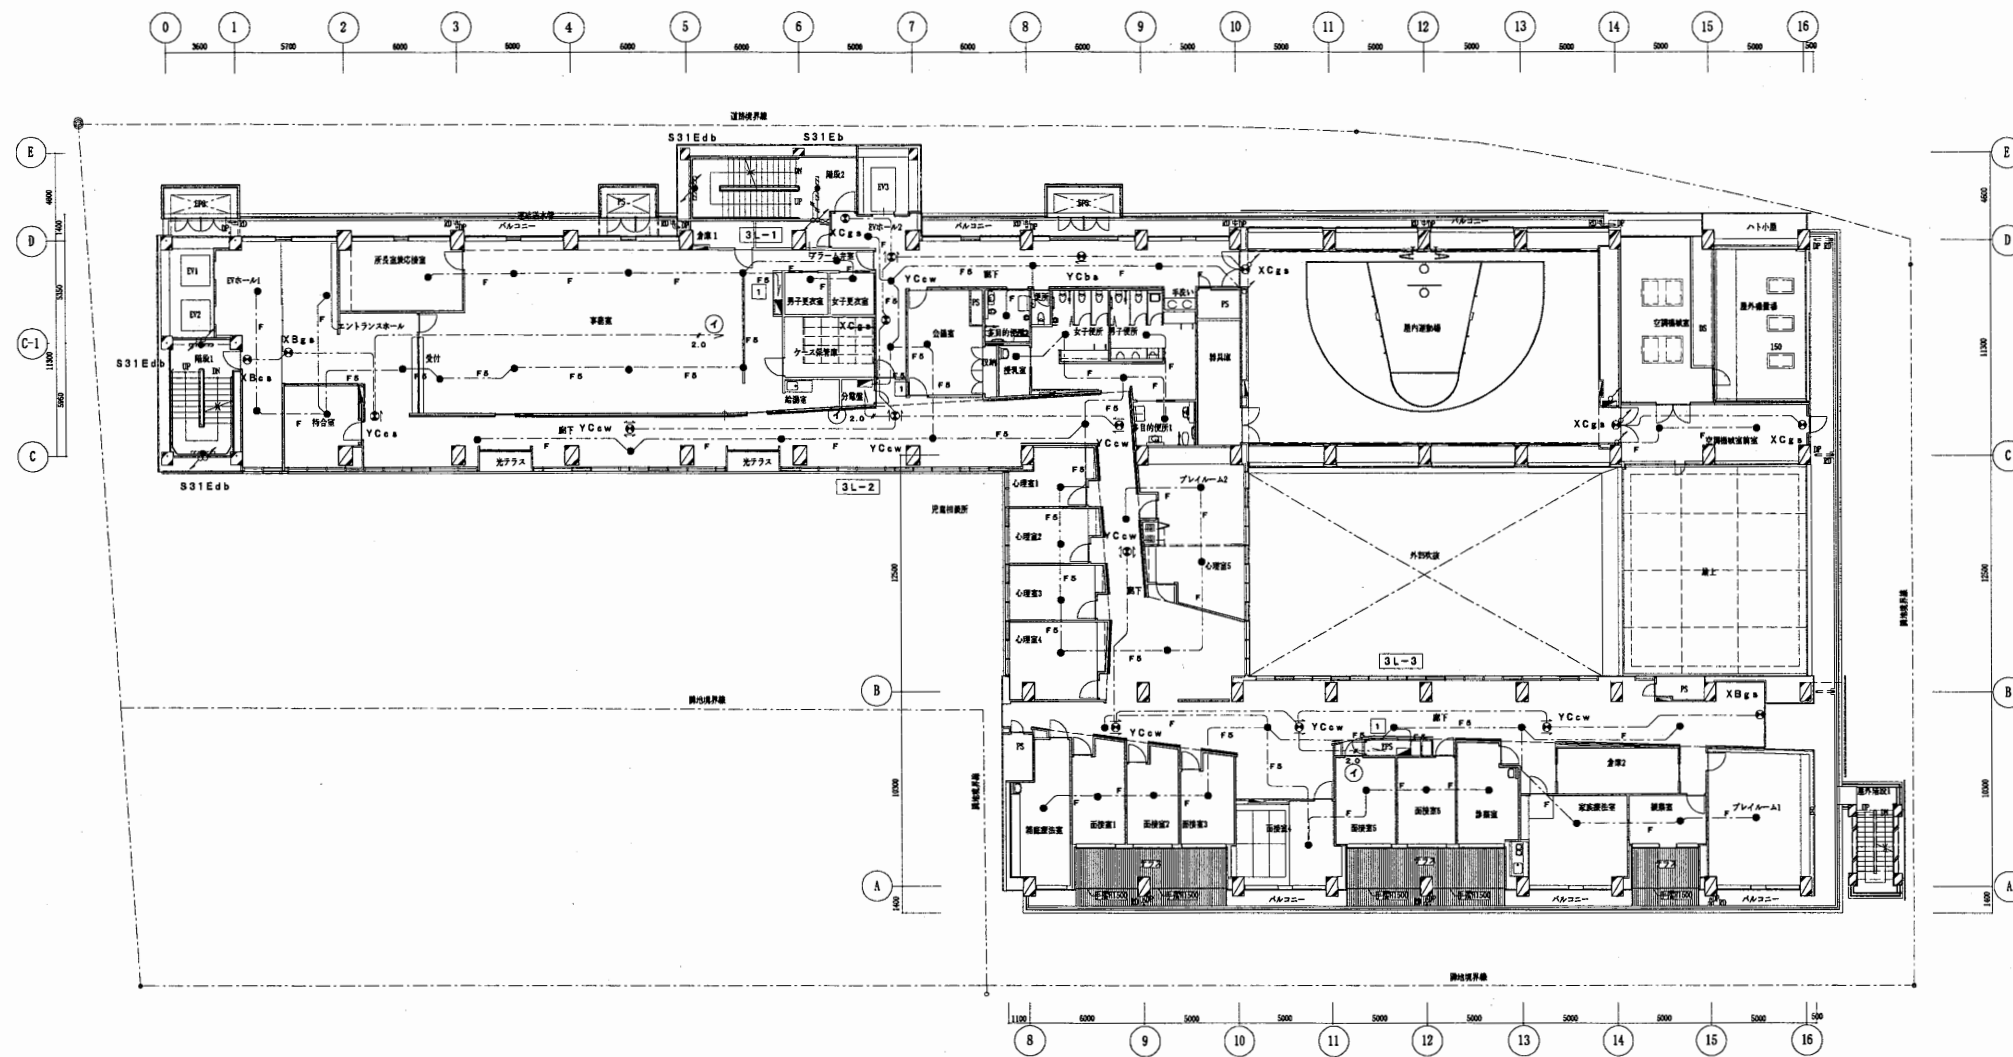


注記: 附図1~3の器具及び配線は、非常照明・誘導灯設備 器具表図 附図1参照 参照


3階平面図

はぐくみかん

工事名	はぐくみかんほか1か所建築基準法第12条定期点検業務委託			設計者資格 氏名	級建築士登録第 _____ 号			課長	主査等	担当者	横須賀市 財政部 FM推進課
図面名称	非常用照明・誘導灯設備	3階平面図	図番	縮尺	S=1:400	作図	平成 年 月 日				

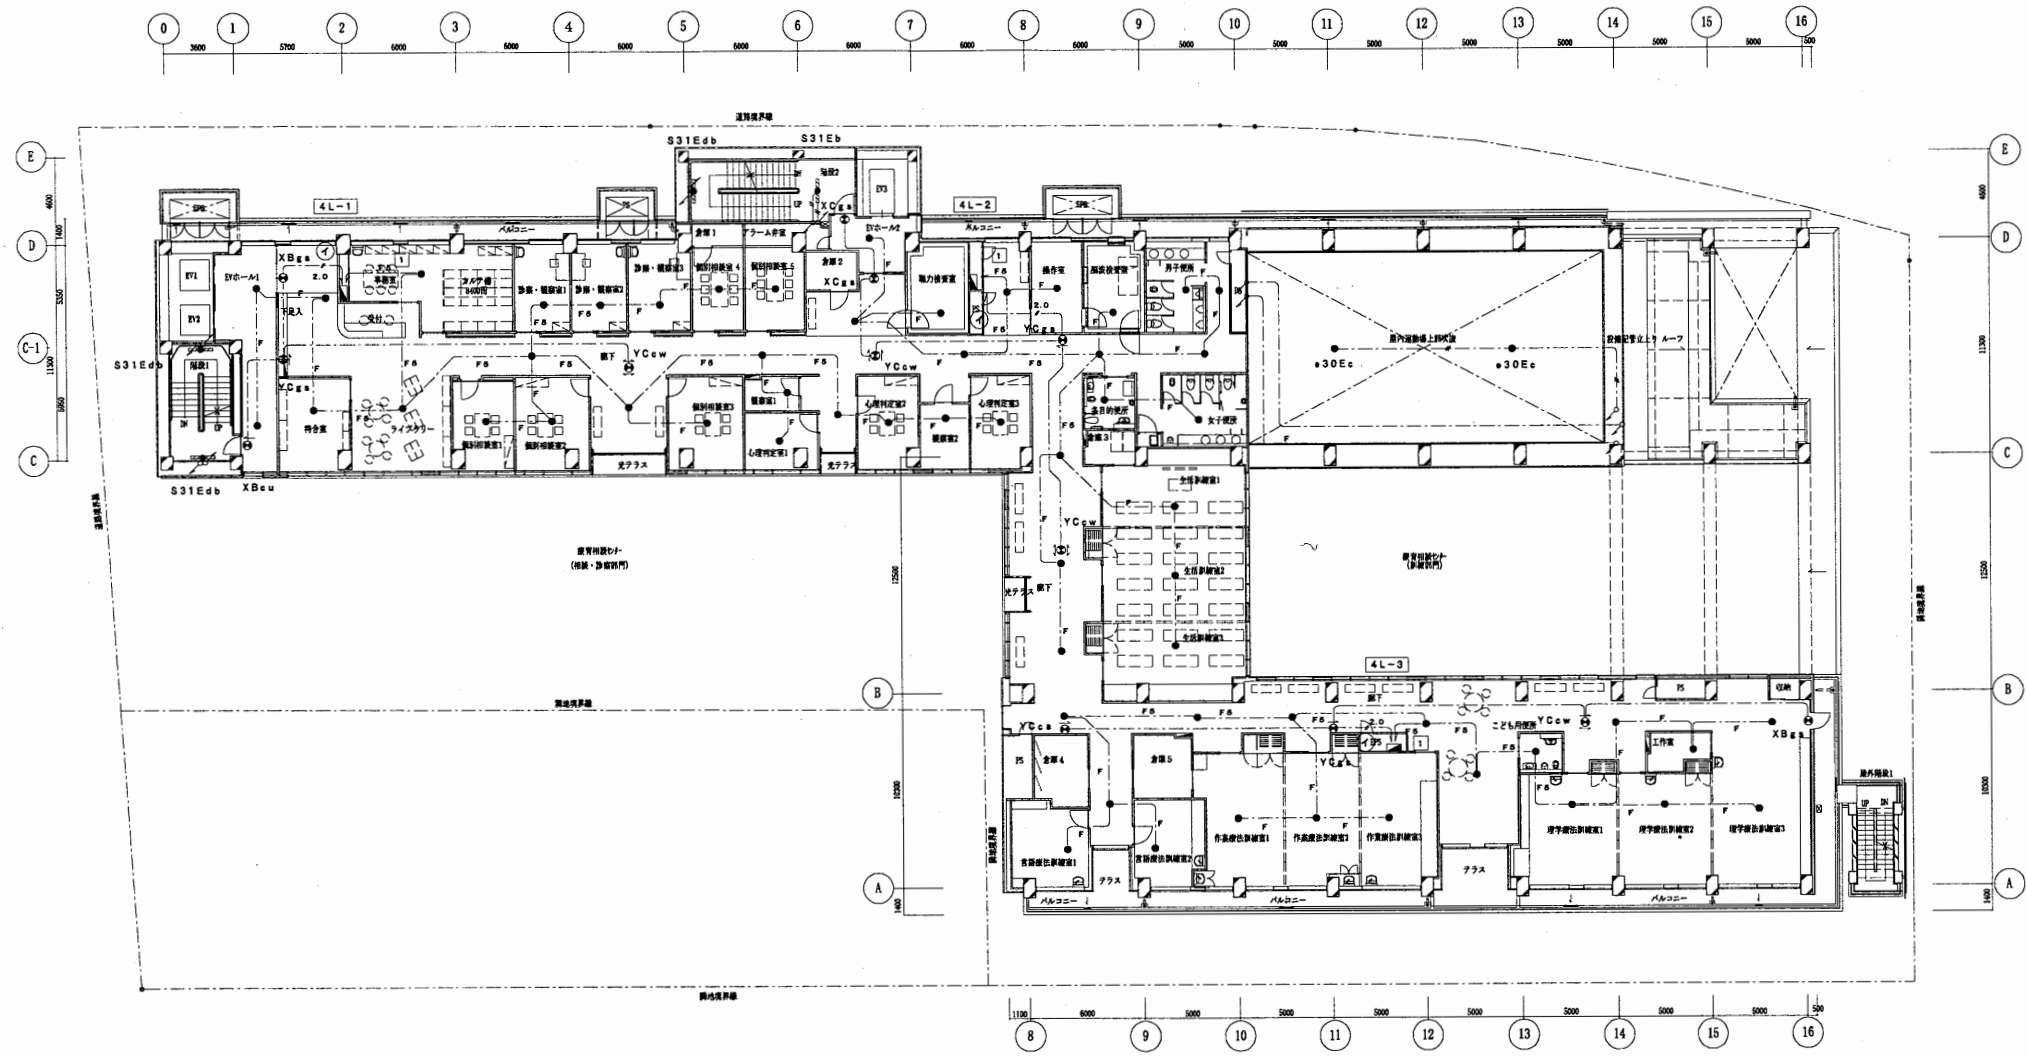



4階平面図

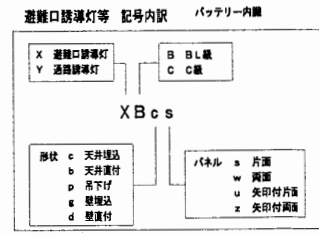

注記 階段1~3の器具及び記号は 非常照明・誘導灯設備 器具要領 取付詳細 参照

はぐくみかん


工事名	はぐくみかんほか1か所建築基準法第12条定期点検業務委託			設計者資格 氏名	級建築士登録第 _____ 号			課長	主査等	担当者	横須賀市 財政部 FM推進課
図面名称	非常用照明・誘導灯設備	4階平面図	図番	縮尺	S=1:400	作図	平成	年	月	日	

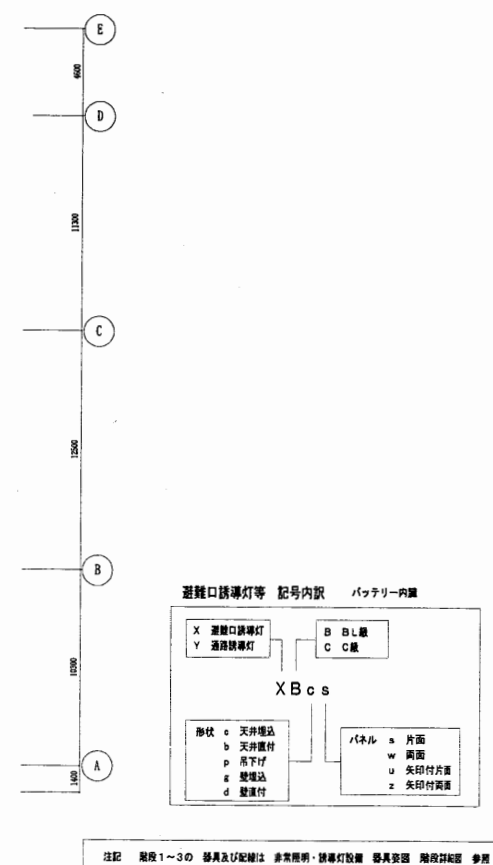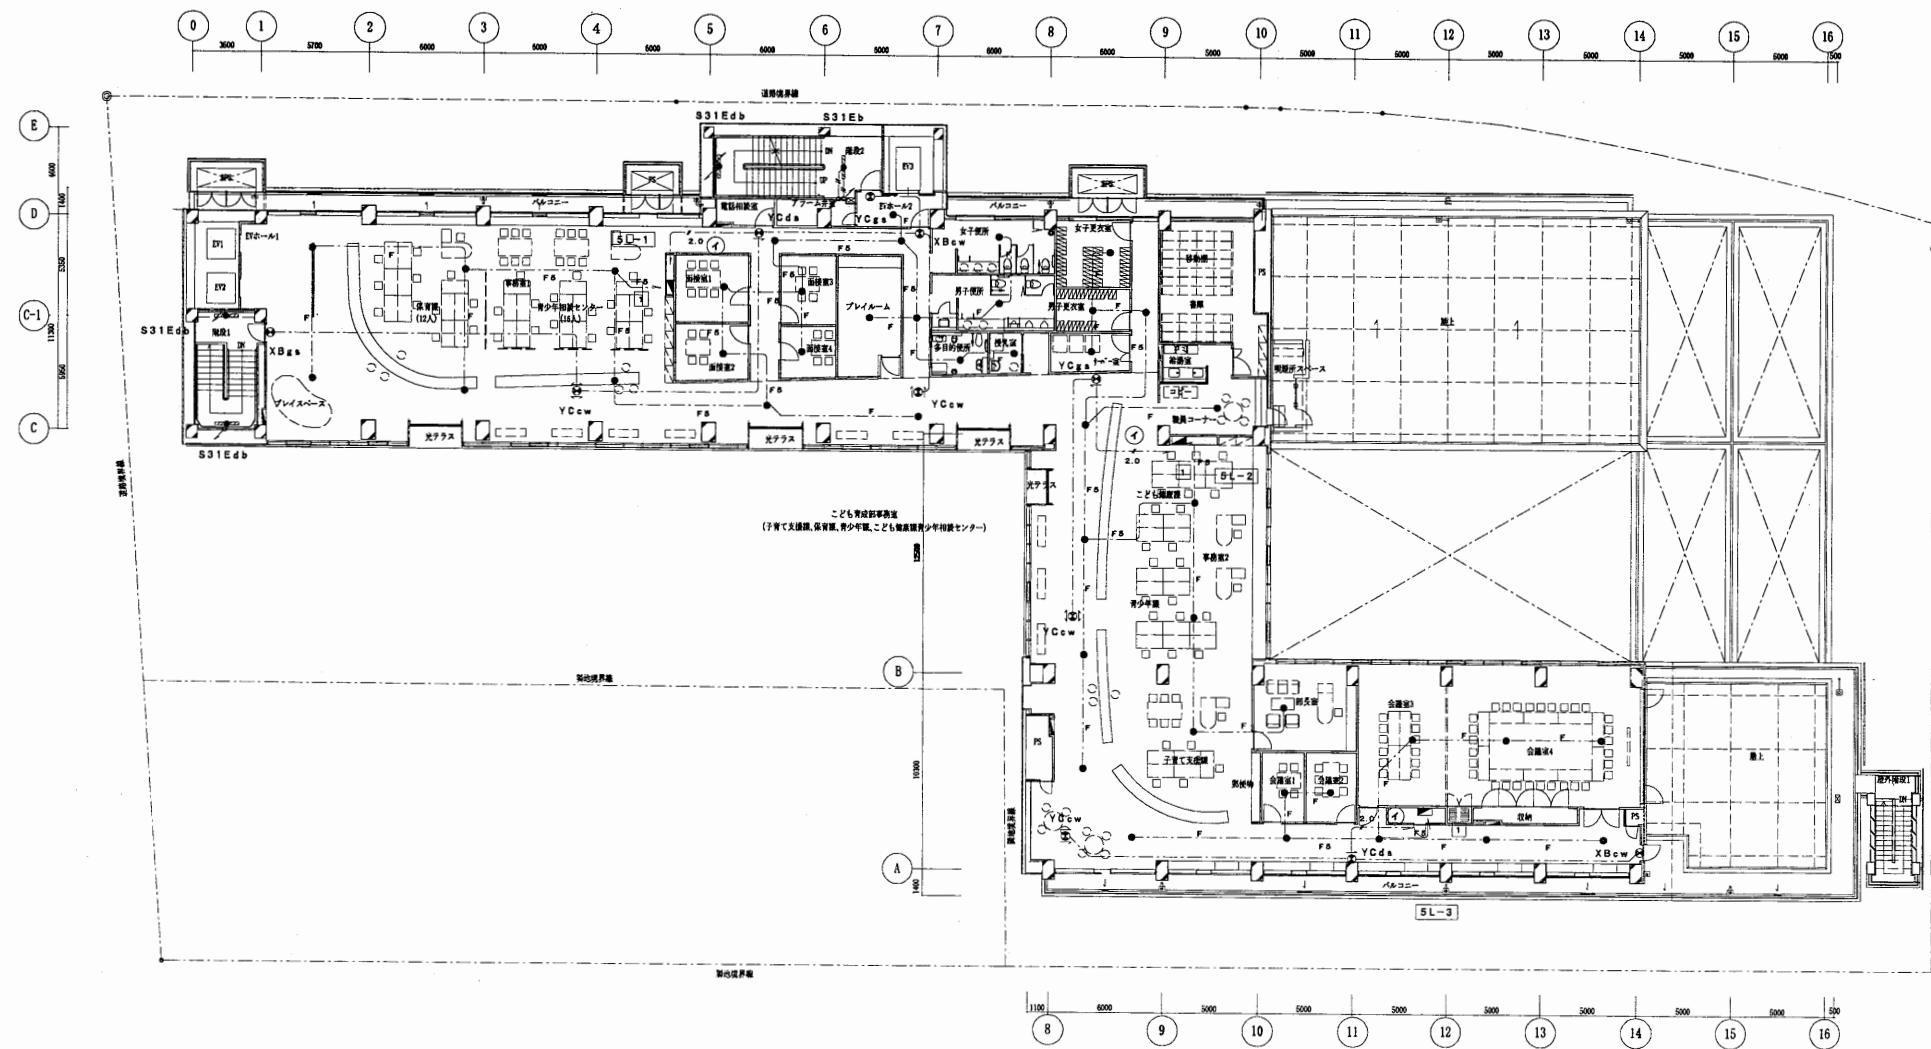


5階平面図

はぐくみかん

工事名	はぐくみかんほか1か所建築基準法第12条定期点検業務委託			設計者資格 氏名	級建築士登録第 _____ 号			課長	主査等	担当者	横須賀市 財政部 FM推進課
図面名称	非常用照明・誘導灯設備	5階平面図	図番	縮尺	S=1:400	作図	平成	年	月	日	

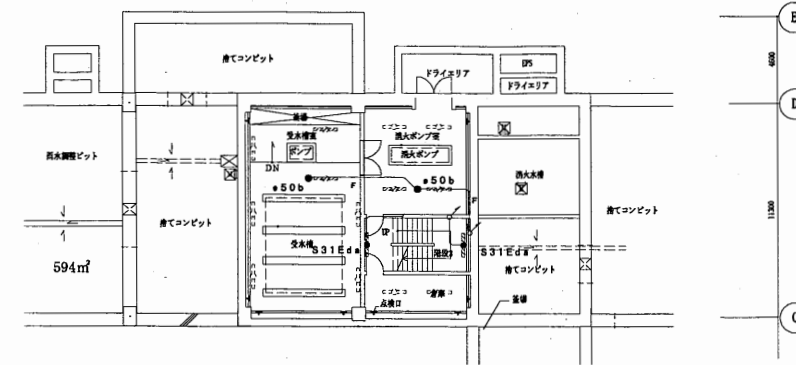

B 1 階平面図

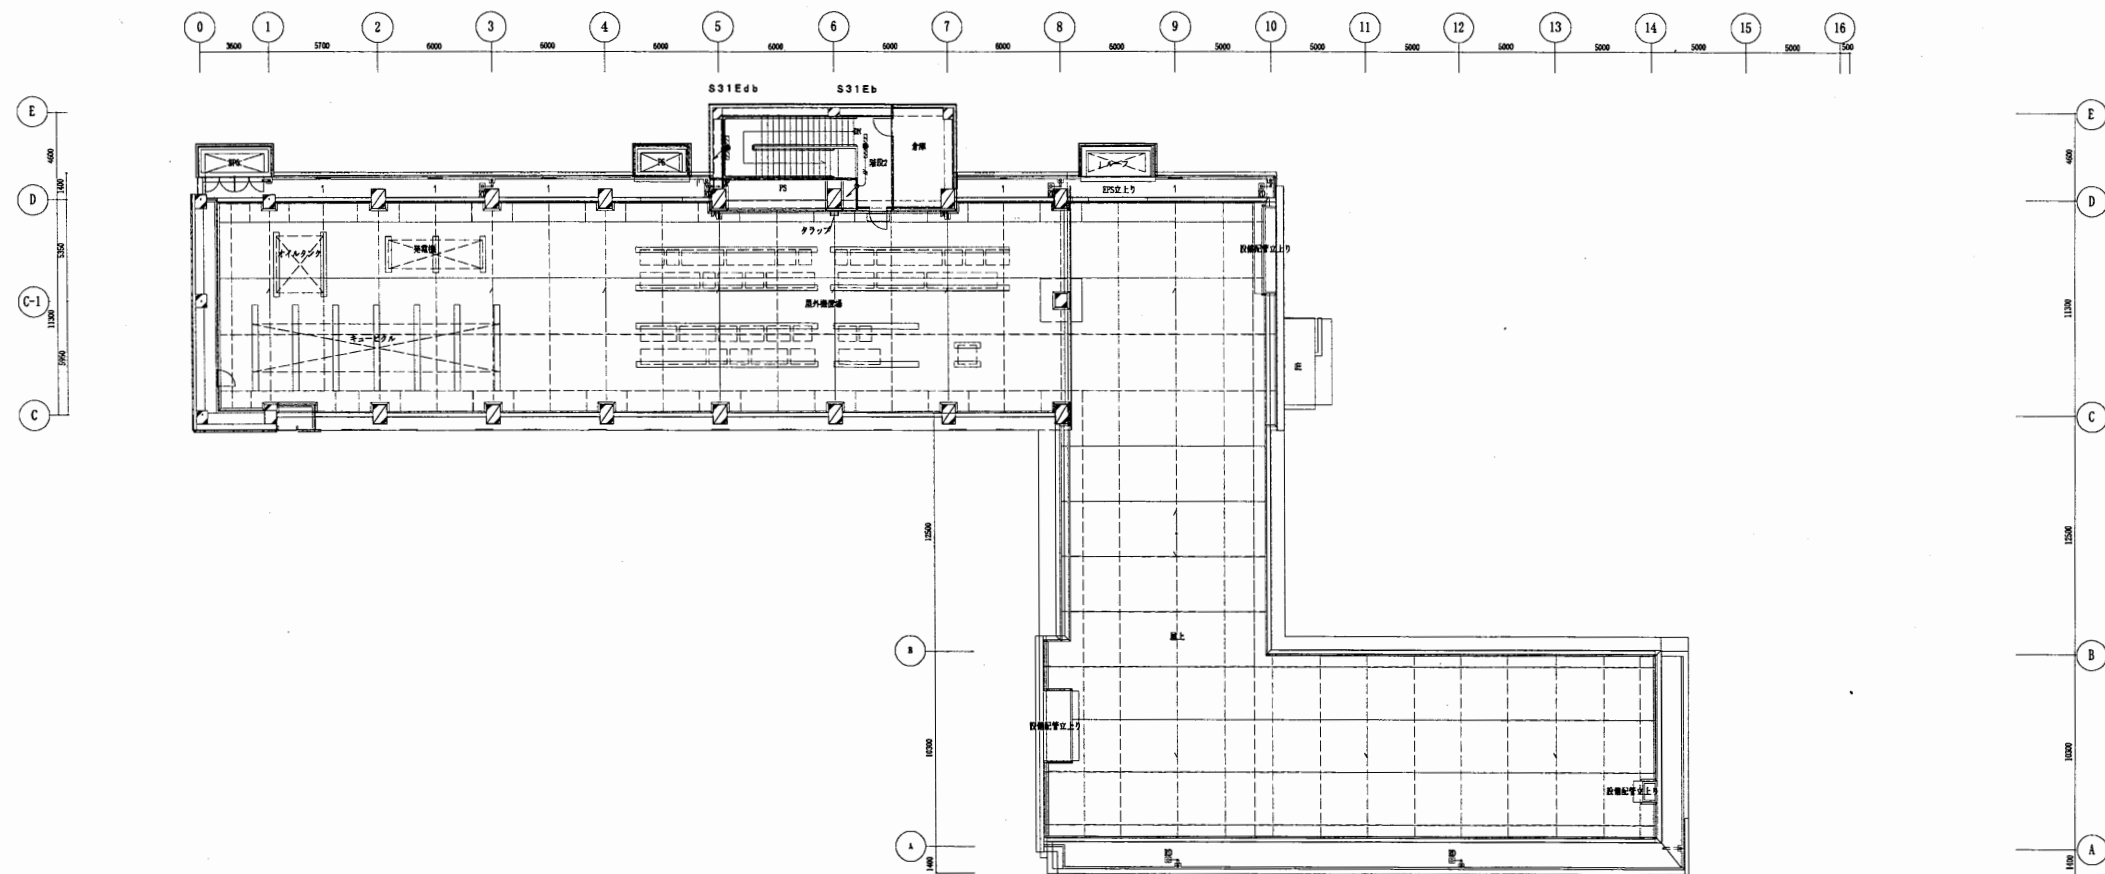

R階平面図

はぐくみかん

工事名	はぐくみかんほか1か所建築基準法第12条定期点検業務委託		設計者資格 氏名	級建築士登録第 号		課長	主査等	担当者	横須賀市 財政部 FM推進課
図面名称	非常用照明・誘導灯設備R階B1階平面図	図番	縮尺	S=1:400	作図	平成 年 月 日			


至：横須賀中央駅

モアーズシティ
横須賀中央駅前

上町1丁目交番

委託場所
市立青少年会館
横須賀市深田台37番地



案内図

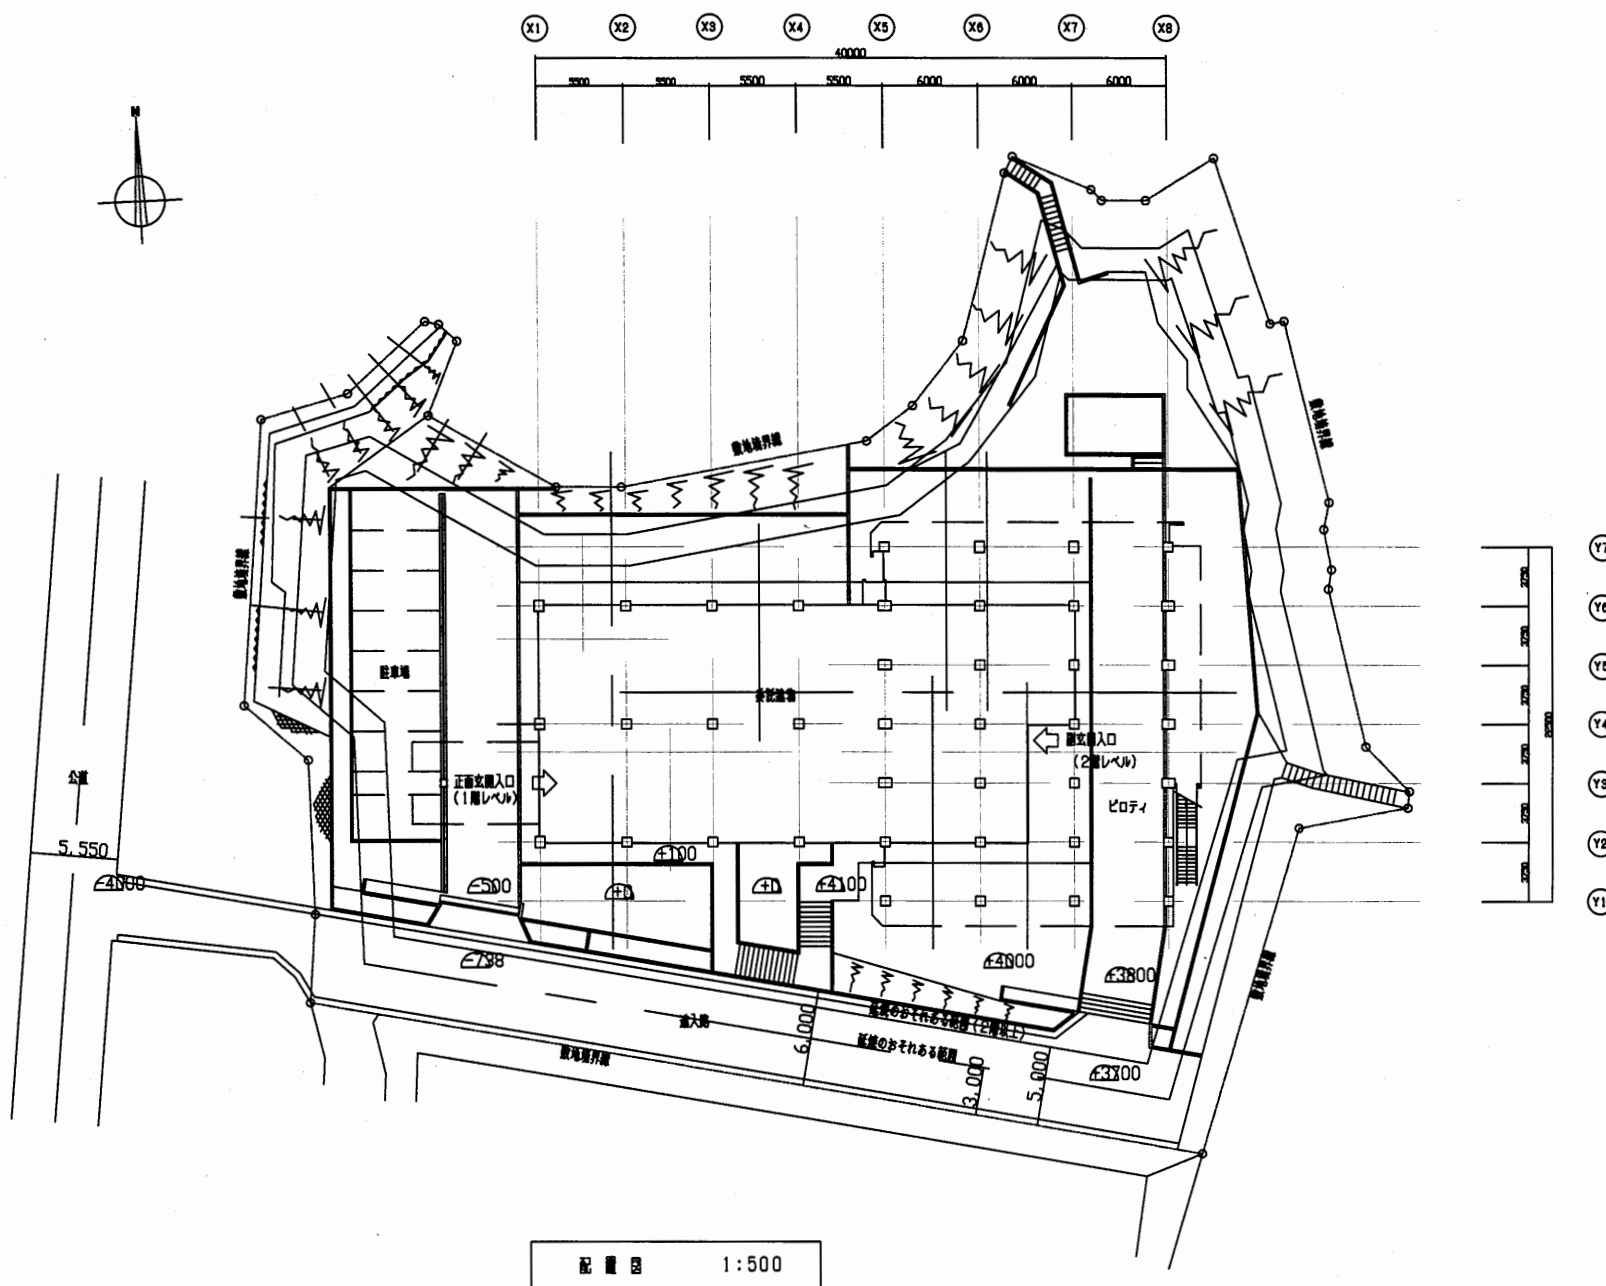

配置図 1:500




青少年会館

工事名	はぐくみかんぽか1か所建築基準法第12条定期点検業務委託			設計者資格 氏名	級建築士登録第 号			課長	主査等	担当者	横須賀市 財政部 FM推進課
図面名称	案内・配置図	図番	縮尺	1:500	作図	平成	年	月	日		

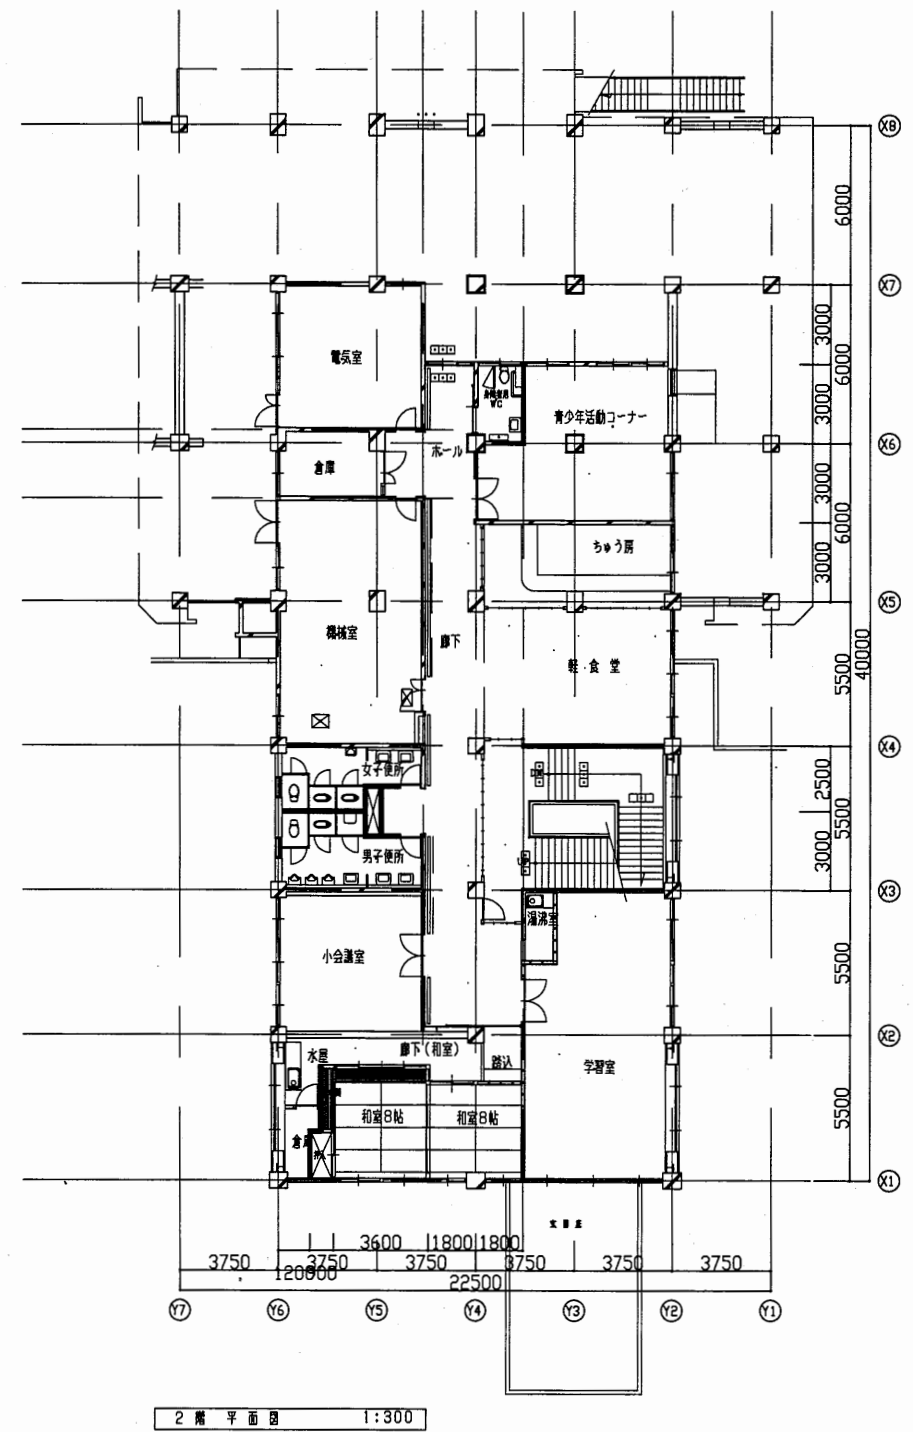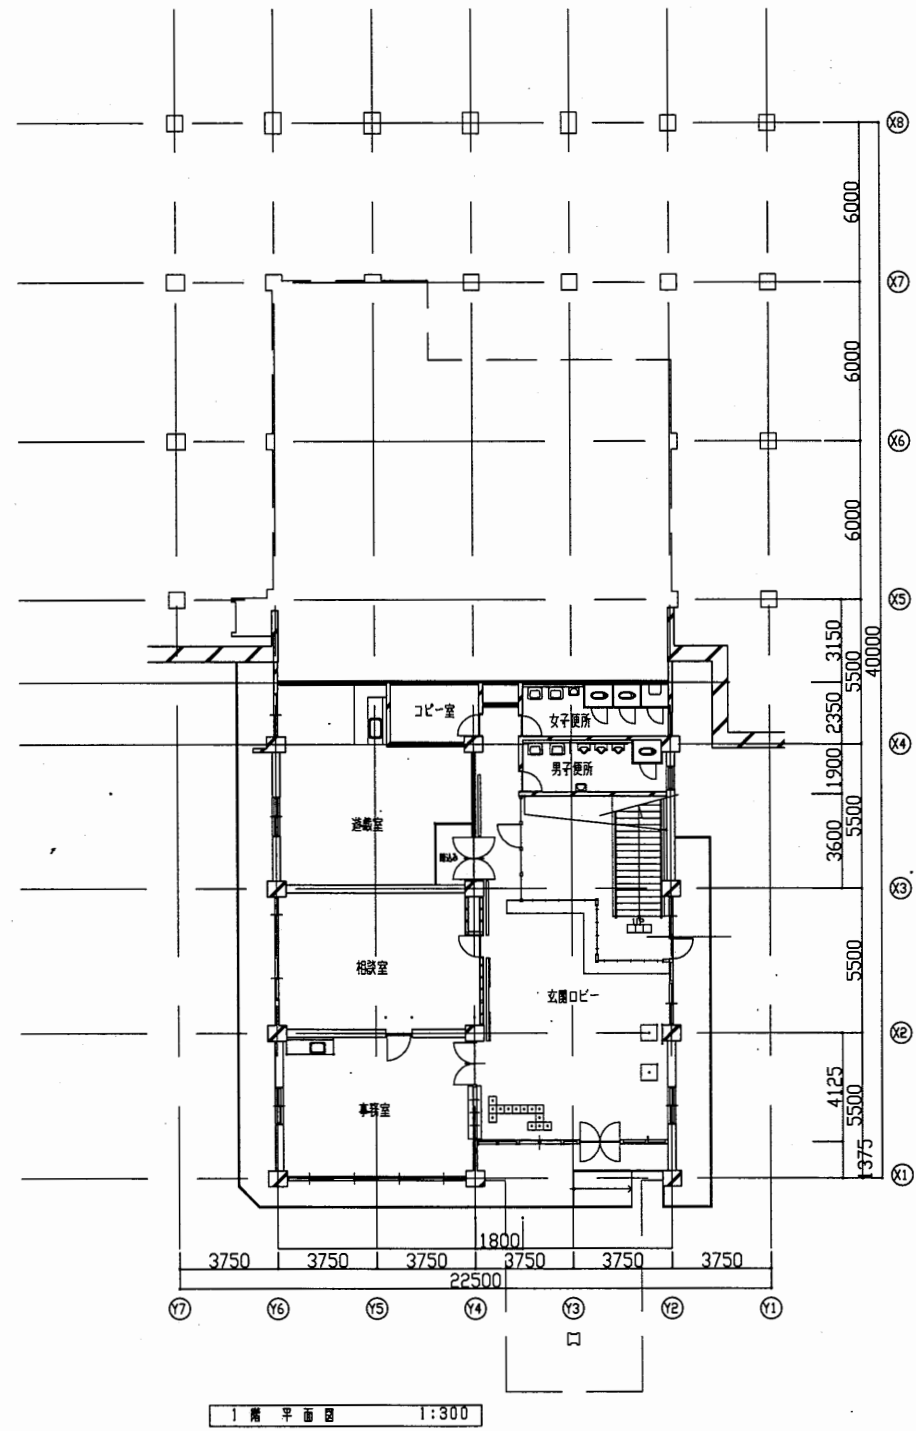


青少年会館

工事名	はぐくみかんぽか1か所建築基準法第12条定期点検業務委託			設計者資格 氏名	級建築士登録第 号			課長	主査等	担当者	横須賀市 財政部 FM推進課
図面名称	1階・2階平面図	図番	縮尺	1:300	作図	平成	年	月	日		

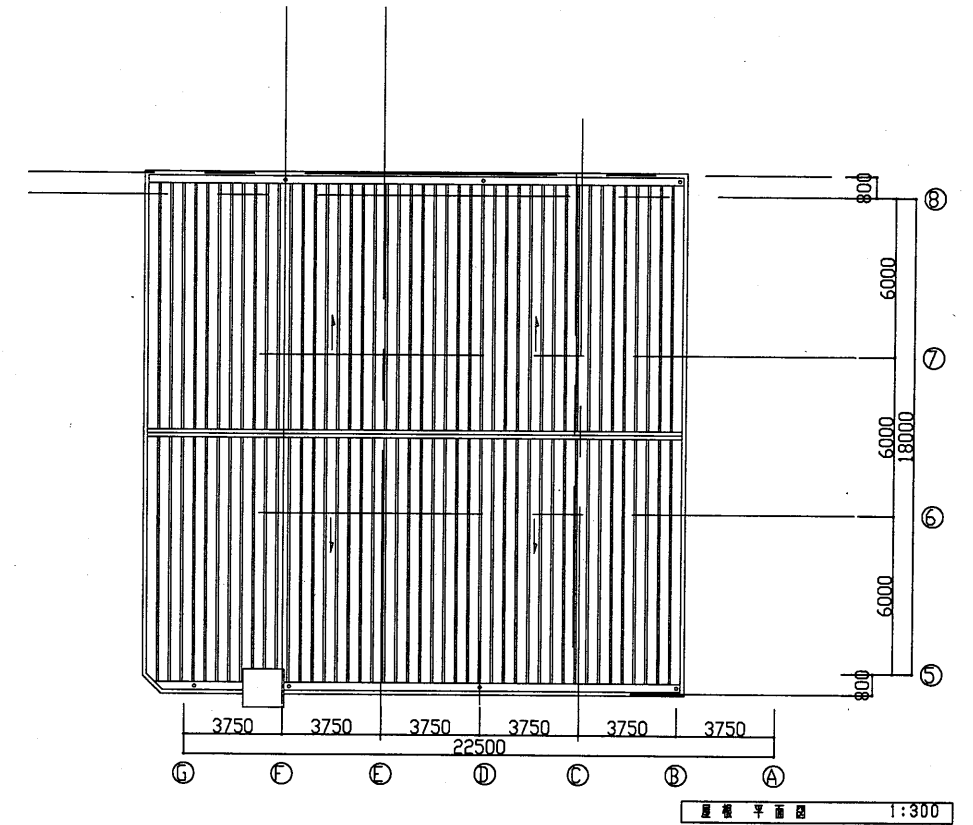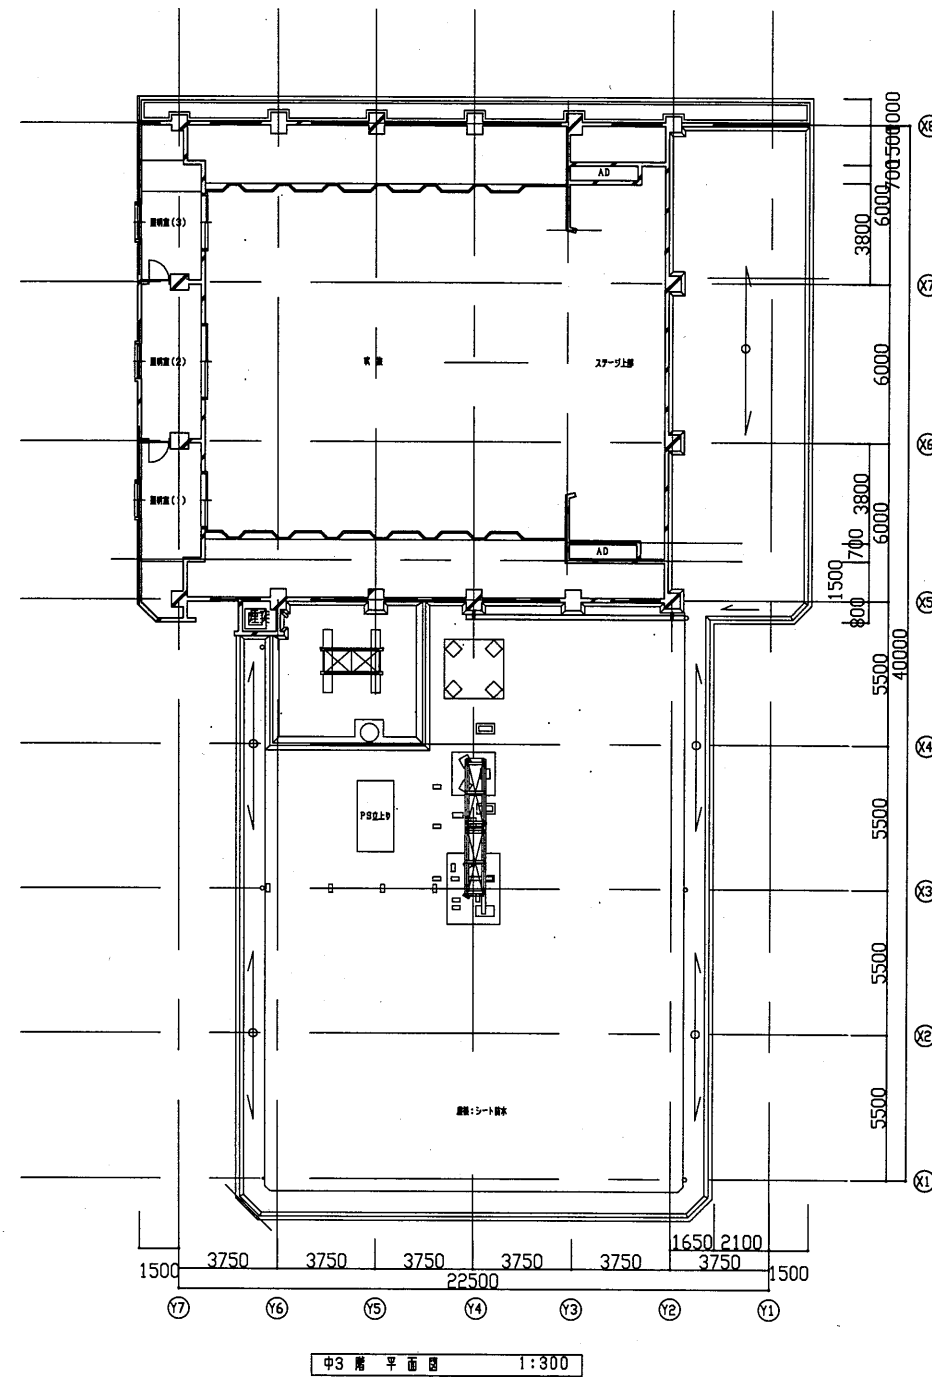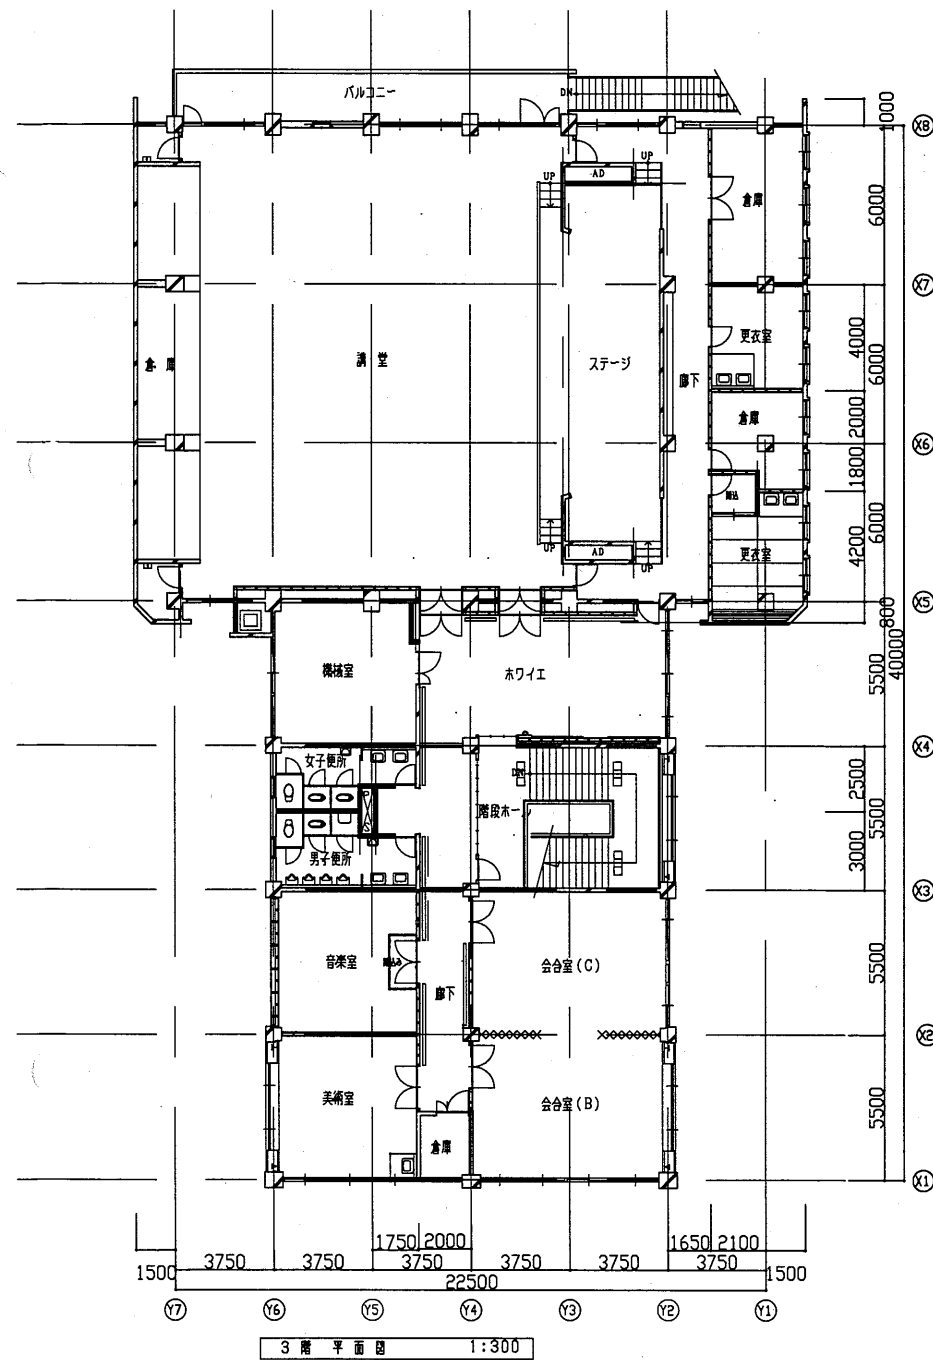



青少年会館

工事名	はぐくみかんぽか1か所建築基準法第12条定期点検業務委託			設計者資格 氏名	級建築士登録第 号			課長	主査等	担当者	横須賀市 財政部 FM推進課
図面名称	3階・中3階・屋根伏せ図	図番		縮尺	1:300	作図	平成 年 月 日				

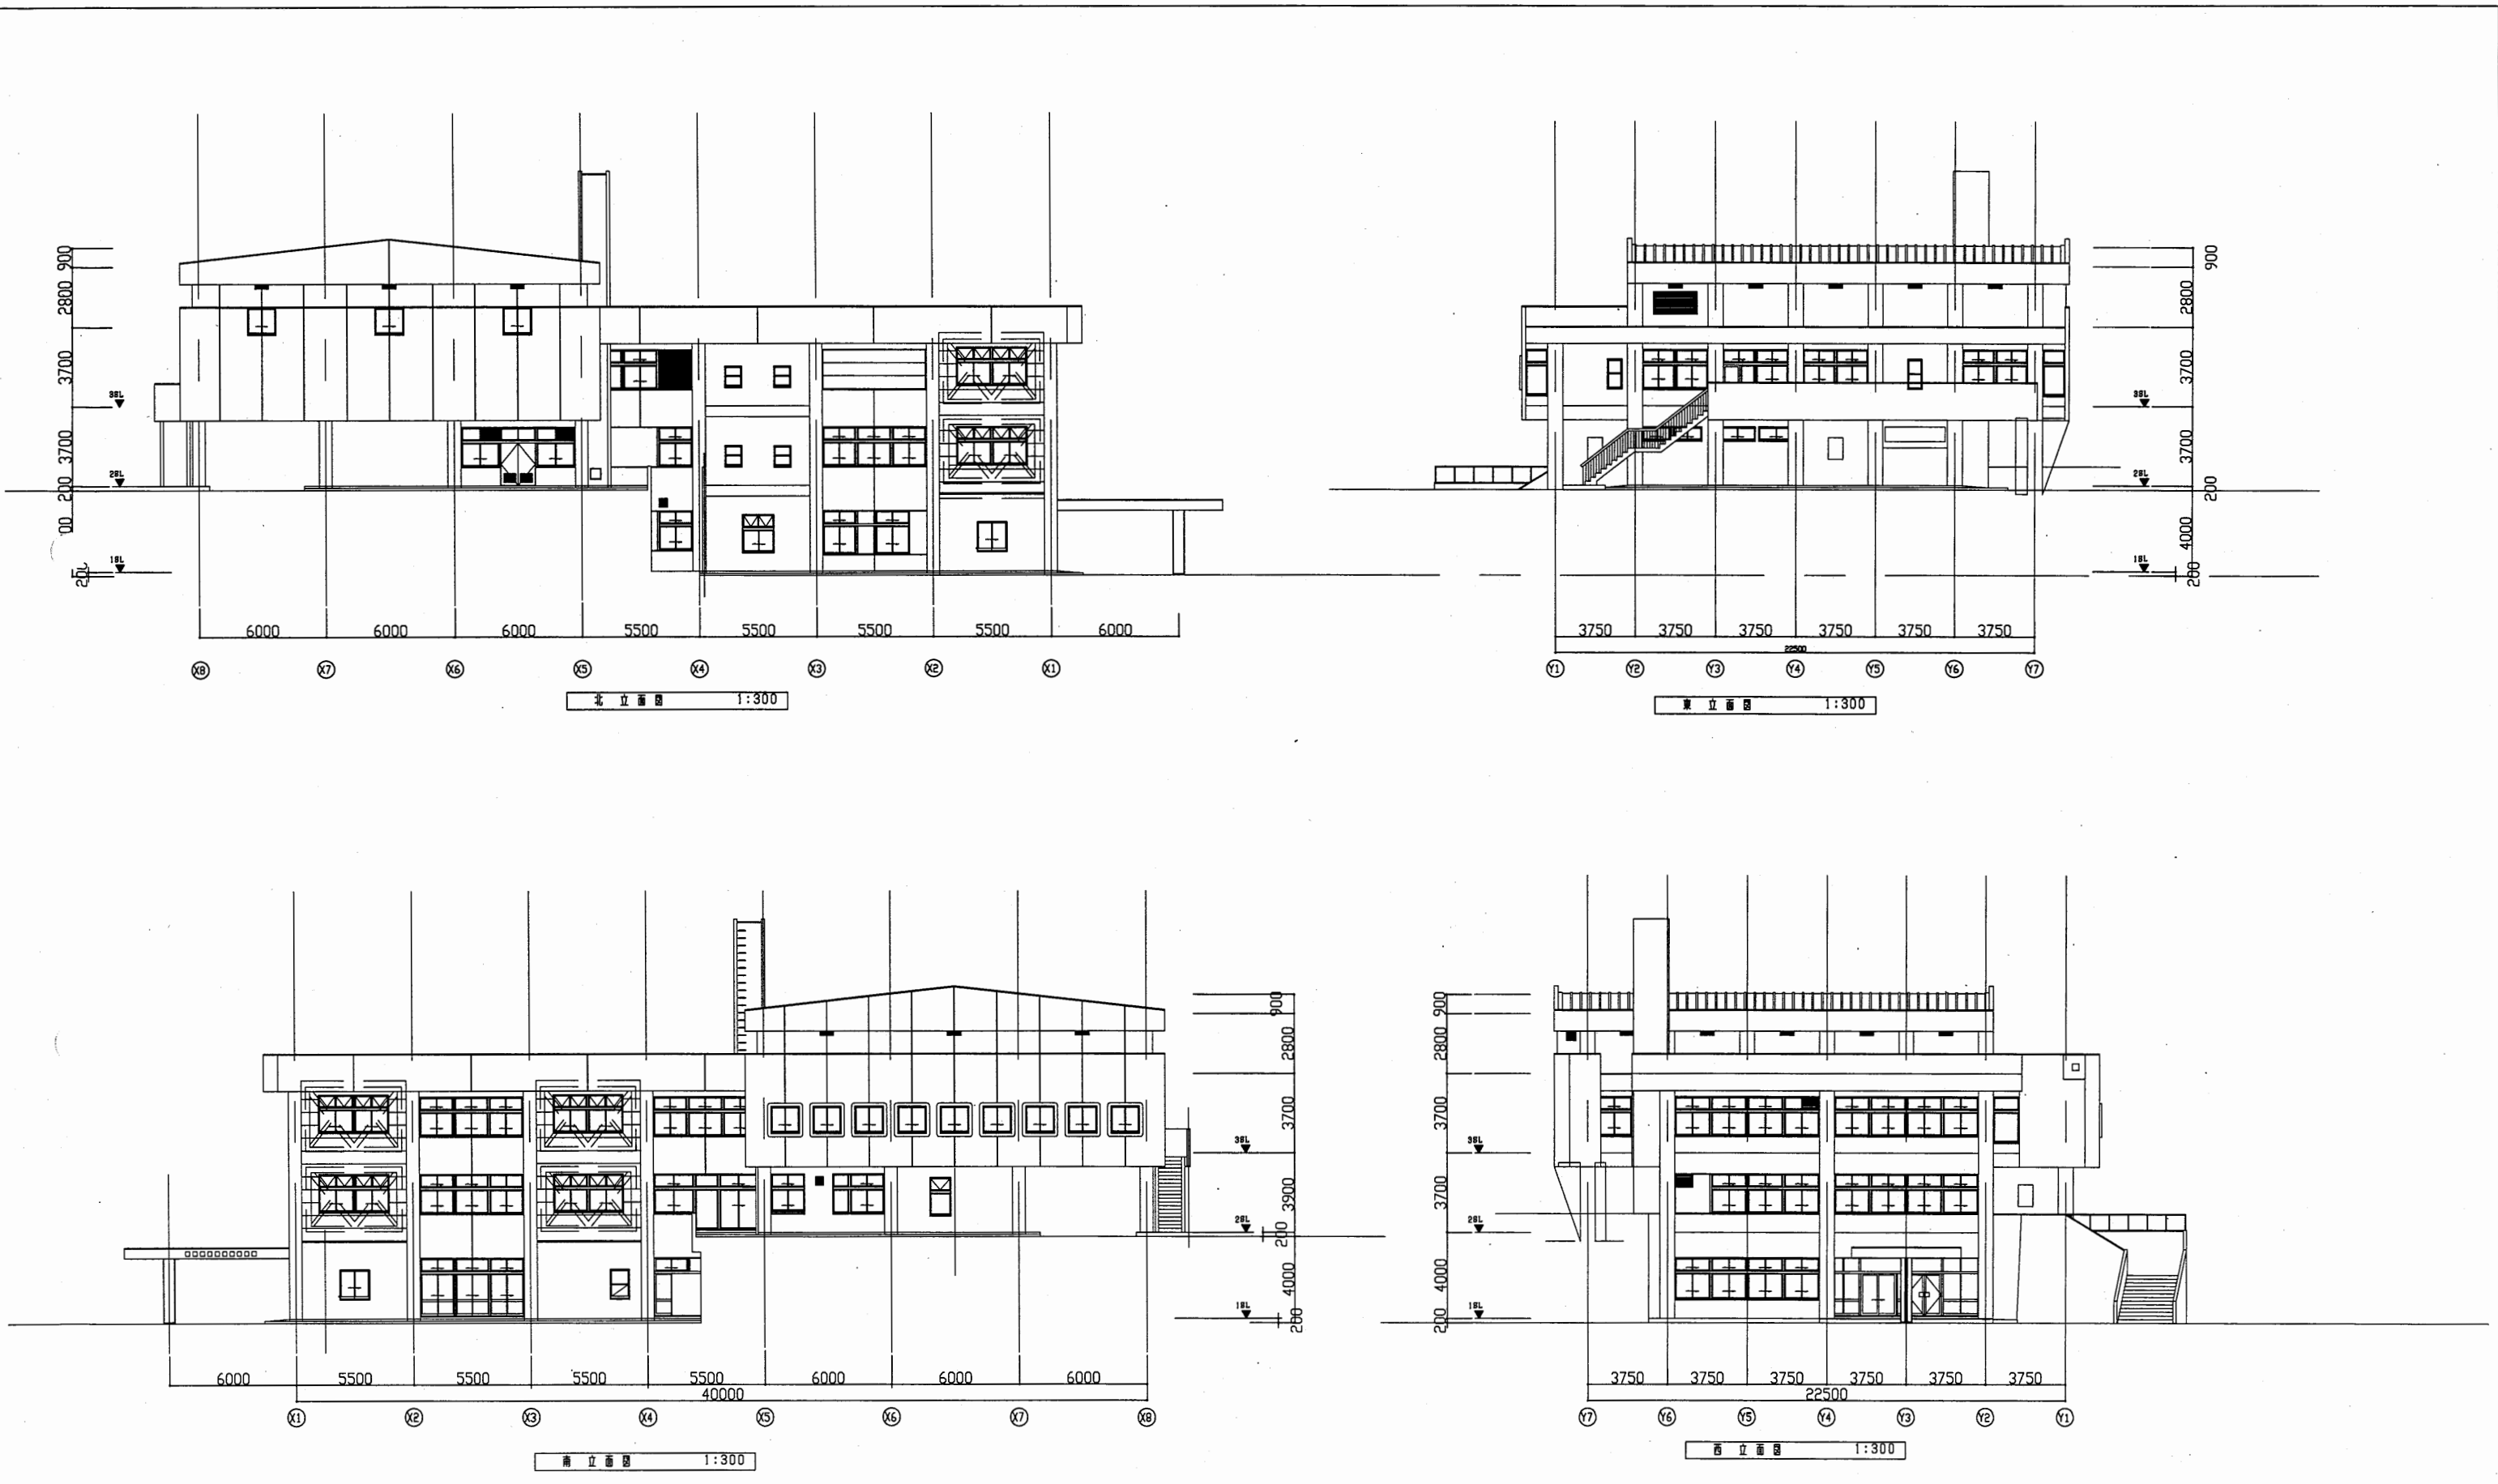



青少年会館

工事名	はぐくみかんぽか1か所建築基準法第12条定期点検業務委託		設計者資格 氏名	級建築士登録第 号		課長	主査等	担当者	横須賀市 財政部 FM推進課
図面名称	各立面図	図番	縮尺	1:300	作図 平成 年 月 日				

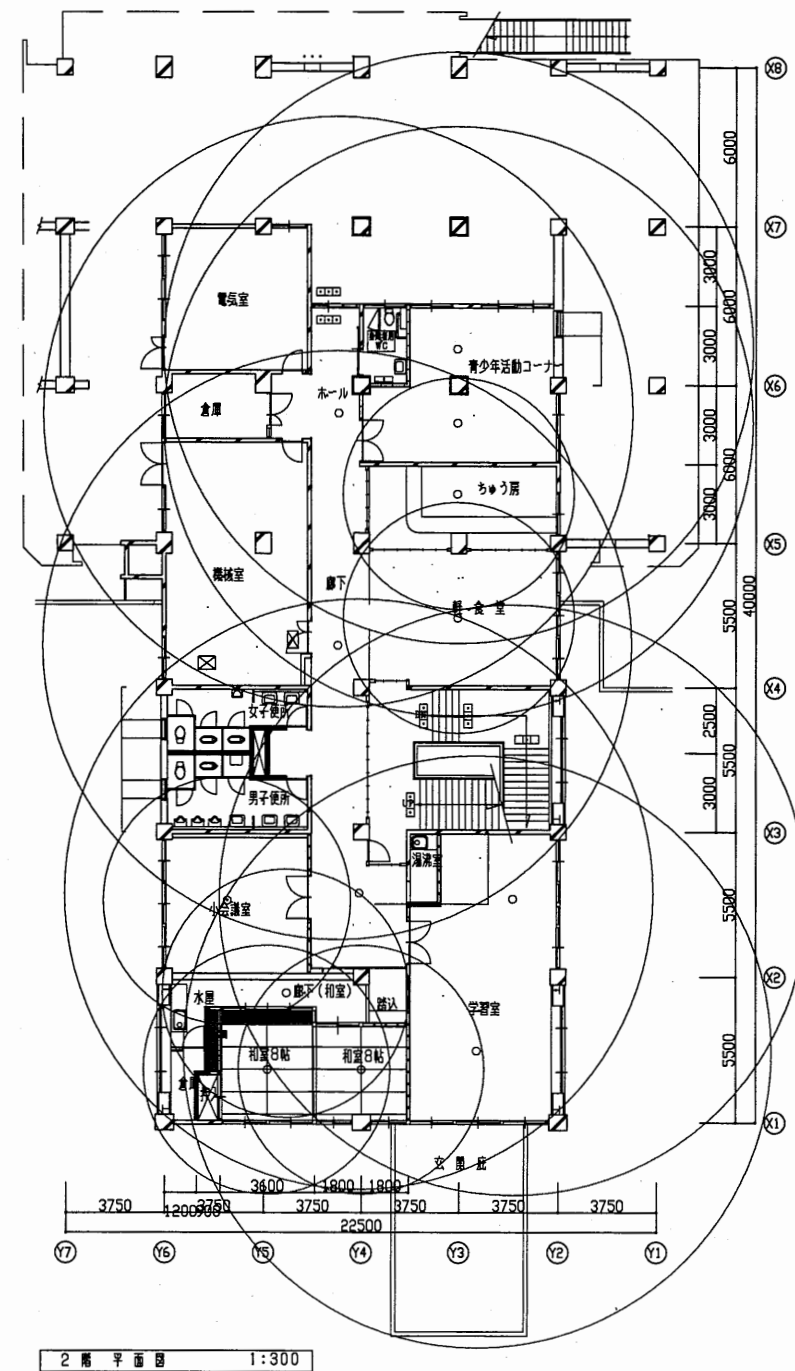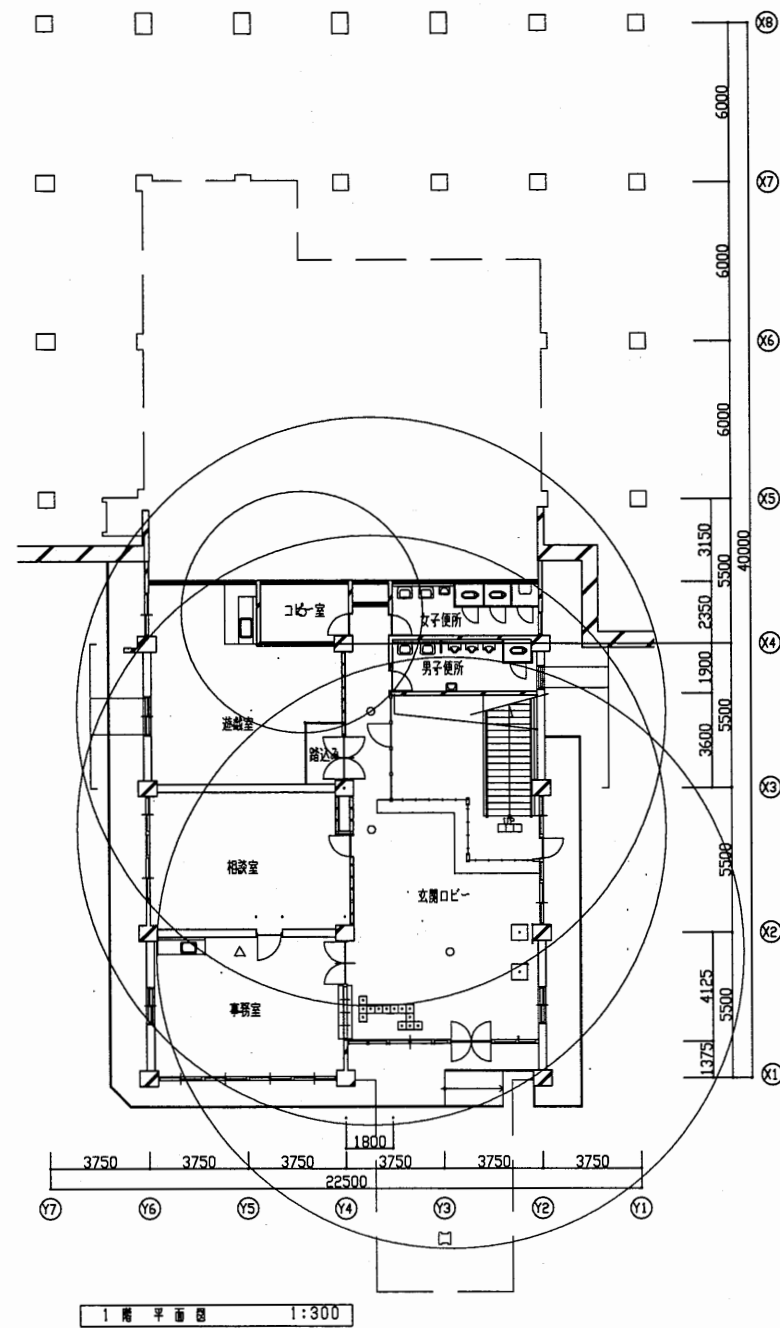


青少年会館

工事名	はぐくみかんほか1か所建築基準法第12条定期点検業務委託			設計者資格 氏名	級建築士登録第 号			課長	主査等	担当者	横須賀市 財政部 FM推進課
図面名称	1・2階非常照明	図番	縮尺	1:300	作図	平成	年	月	日		

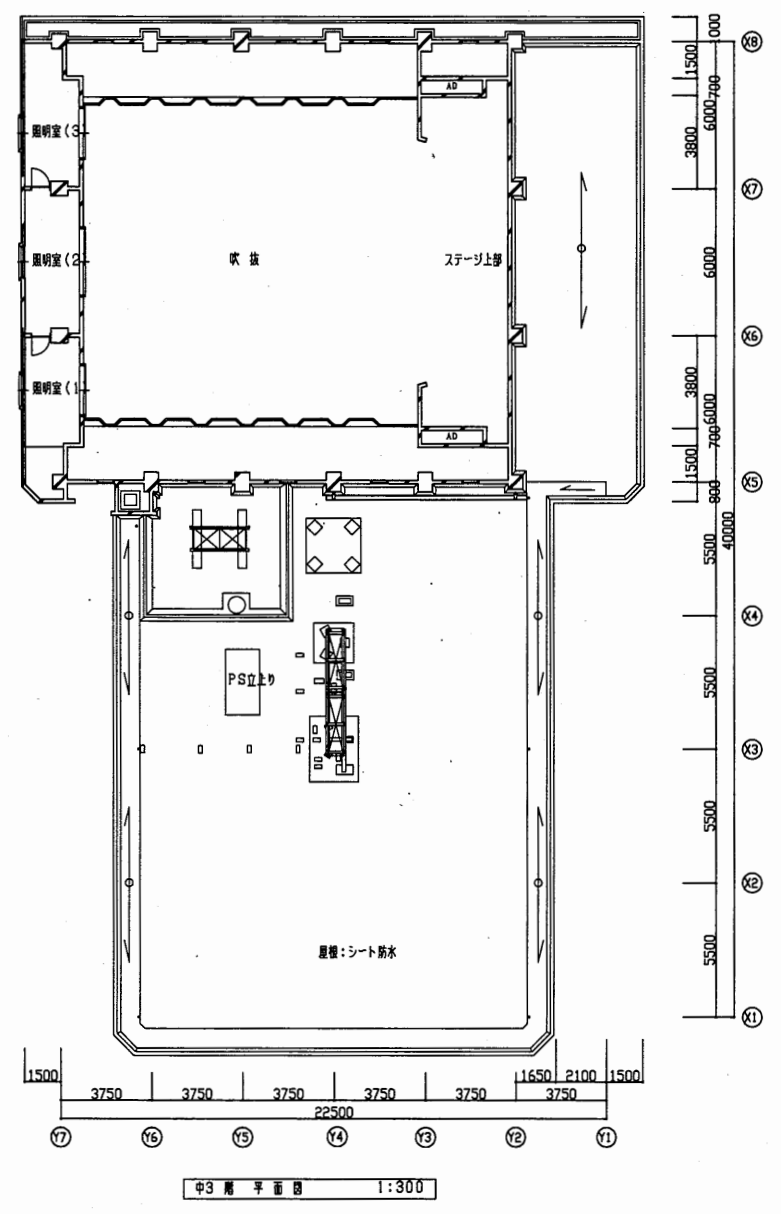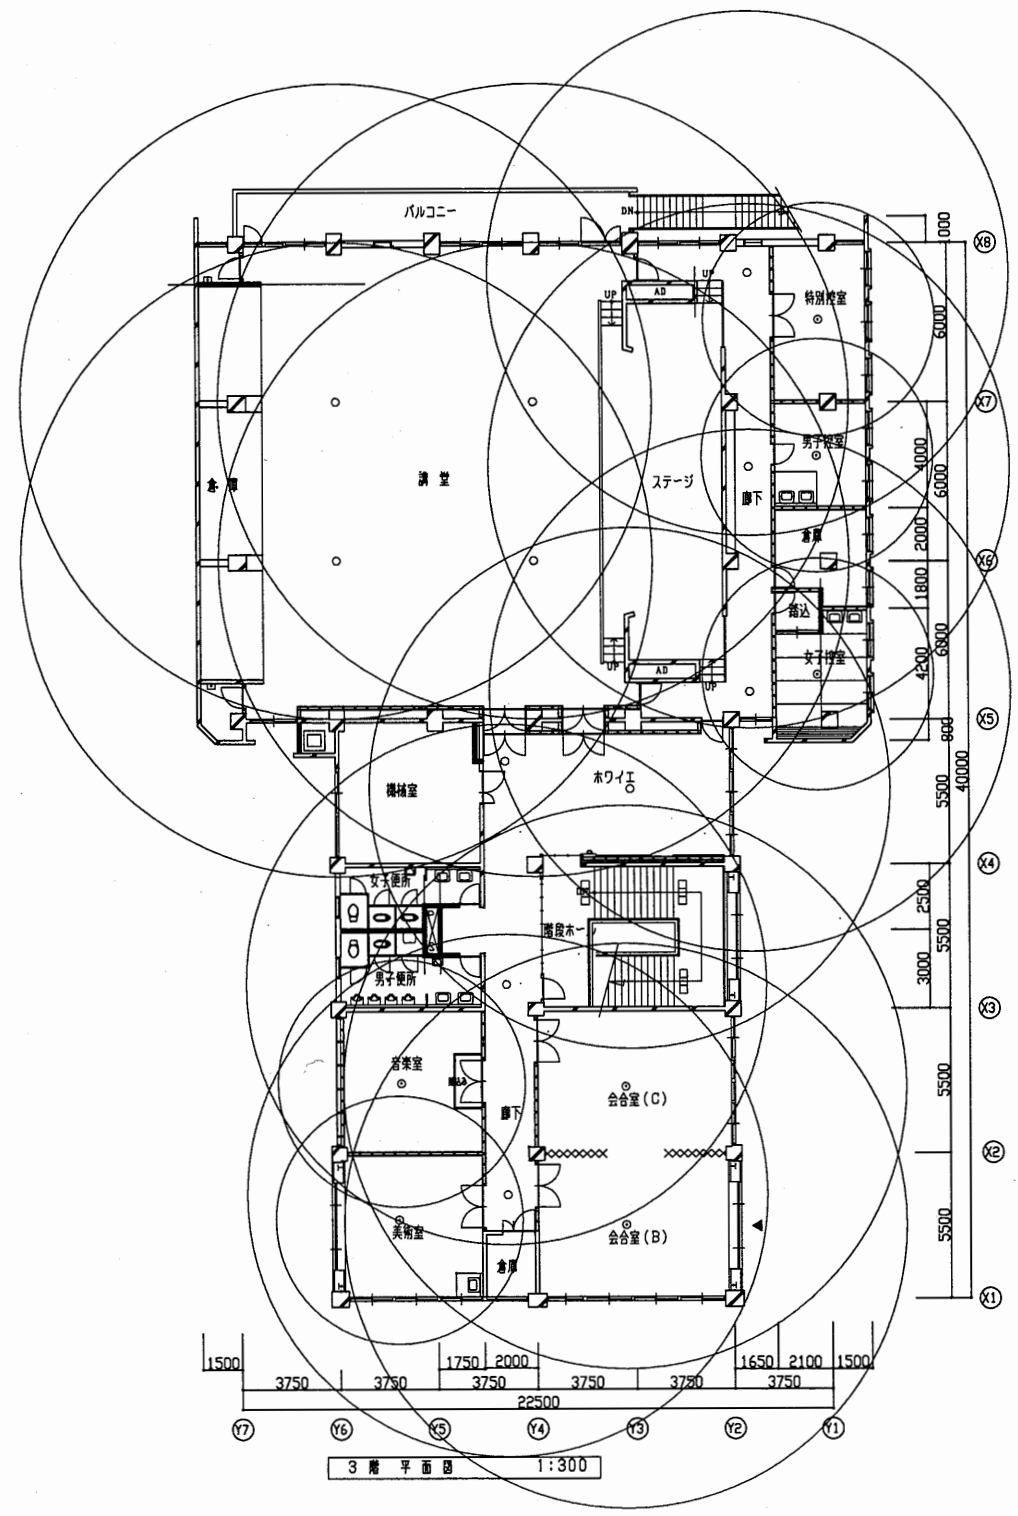

青少年会館


工事名	はぐくみかんぽか1か所建築基準法第12条定期点検業務委託			設計者資格 氏名	級建築士登録第 号			課長	主査等	担当者	横須賀市 財政部 FM推進課
図面名称	3・中3階非常照明	図番	縮尺	1:300	作図	平成	年	月	日		

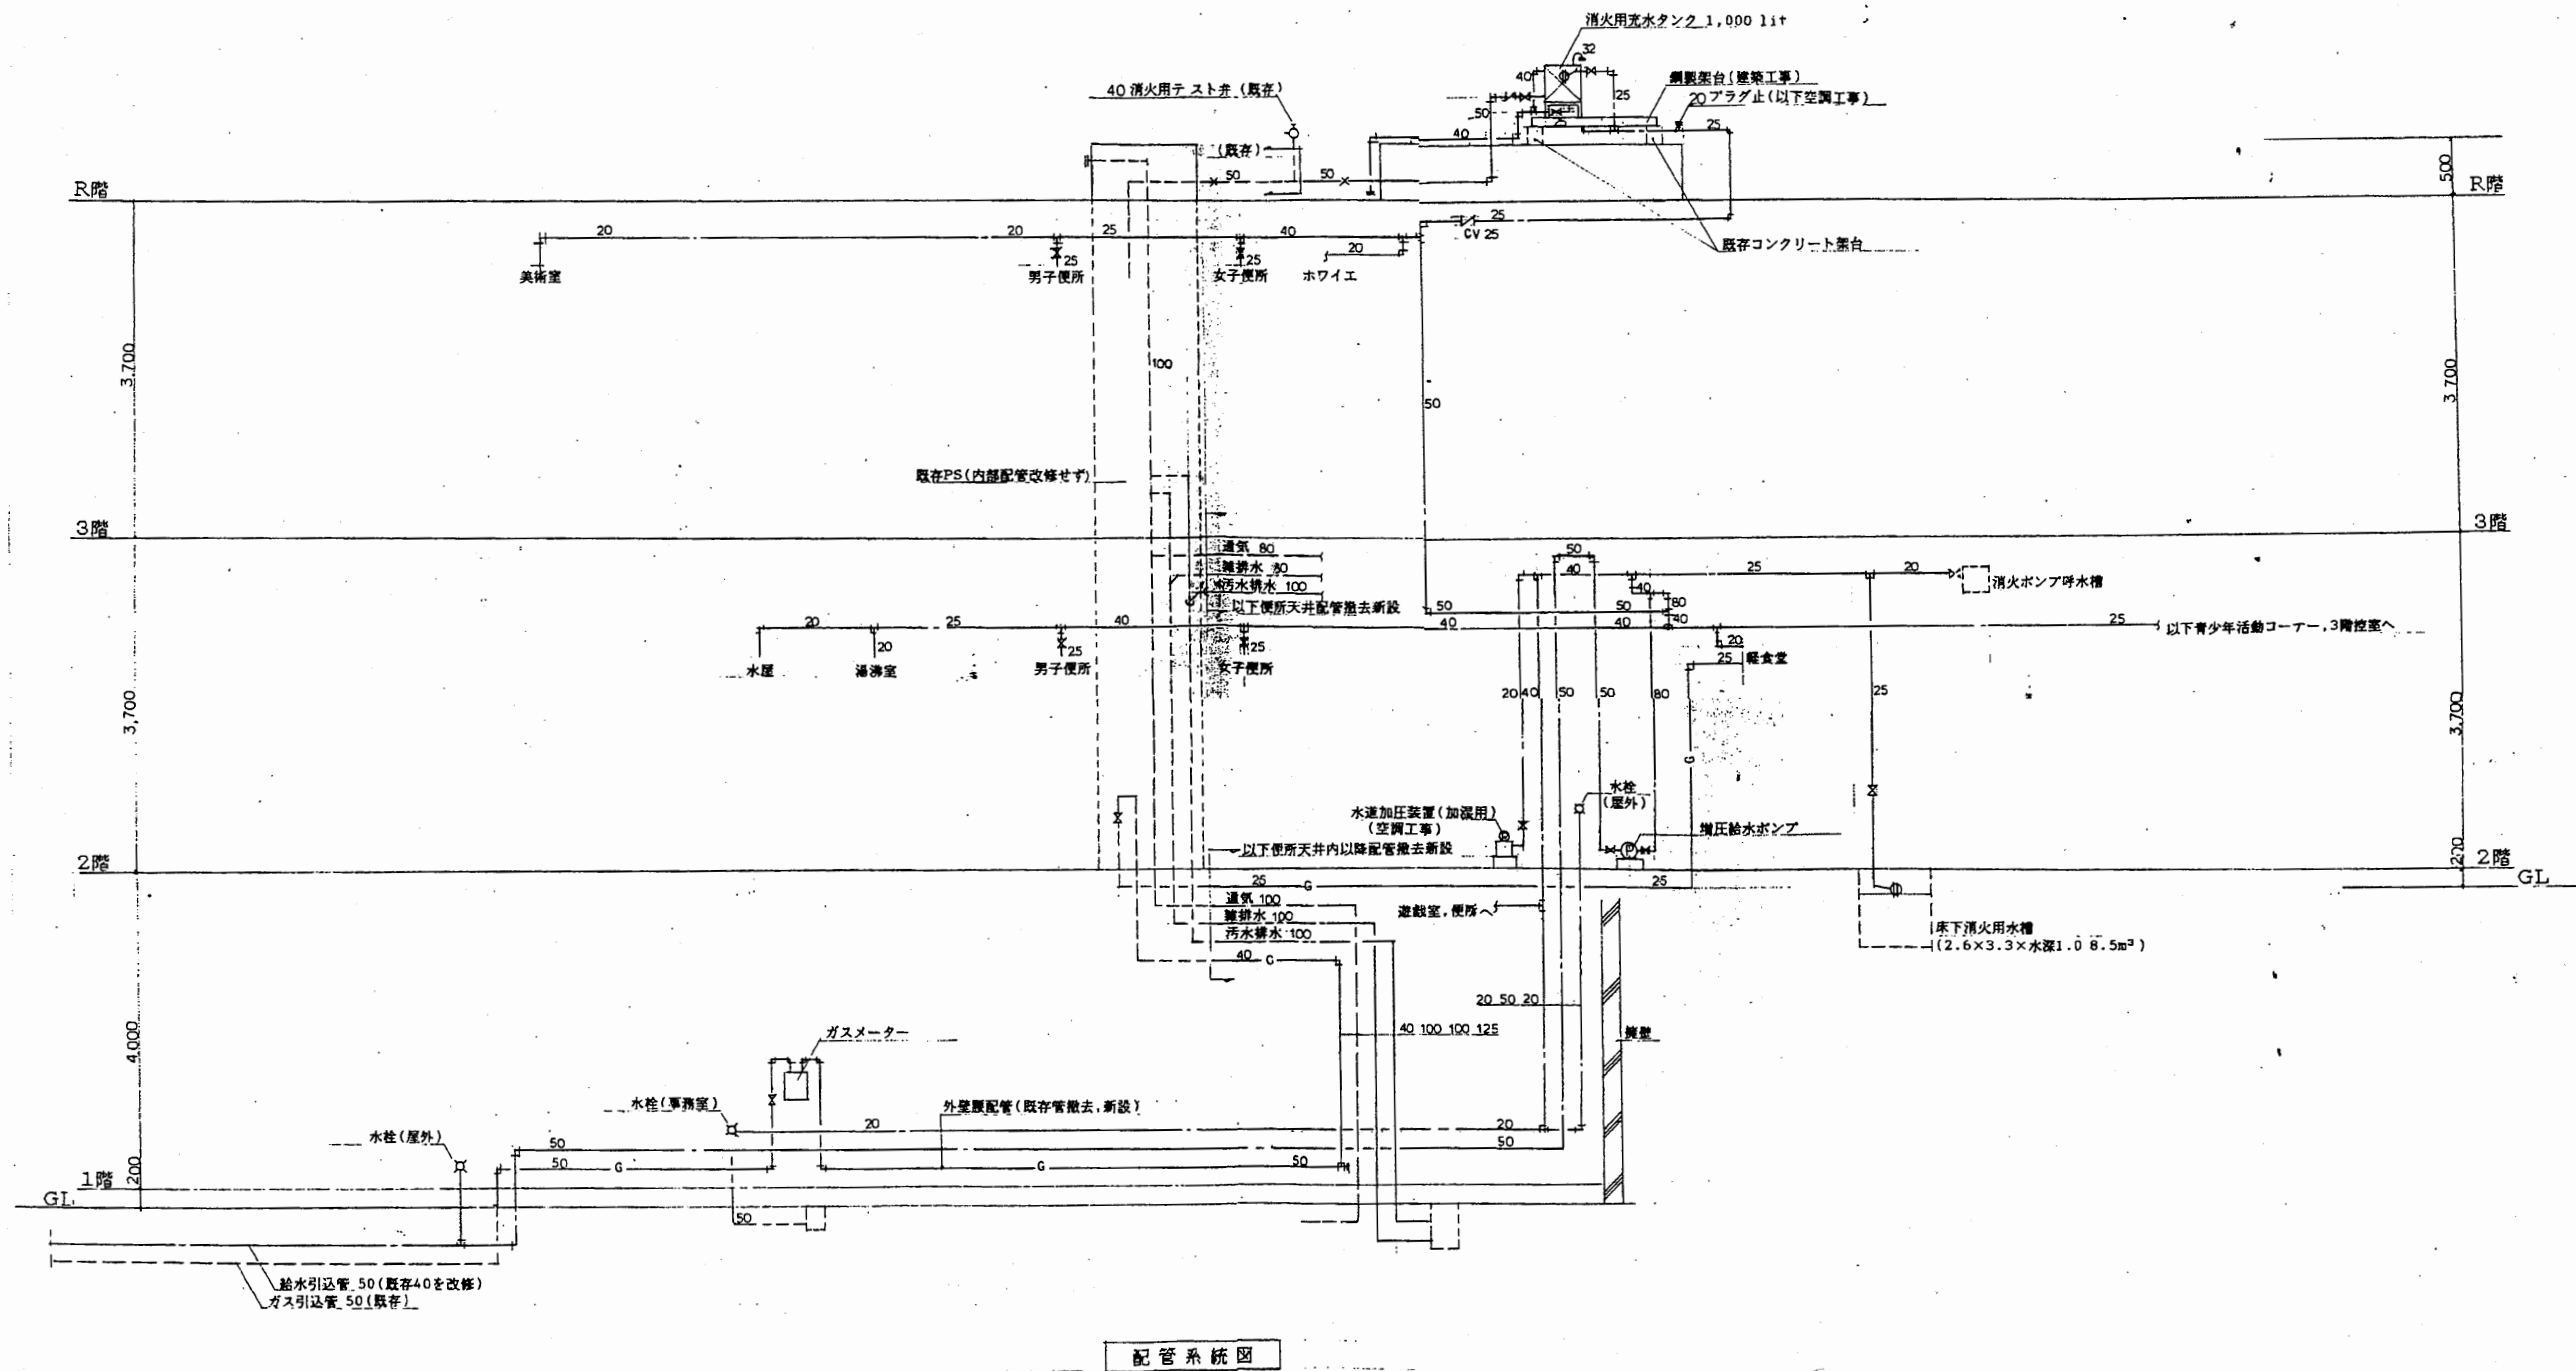

青少年会館

工事名	はぐくみかんほか1か所建築基準法第12条定期点検業務委託			設計者資格 氏名	級建築士登録第 号			課長	主査等	担当者
図面名称	給水系統図	図番		縮尺	作図	平成 年 月 日				


横須賀市
財政部 FM推進課

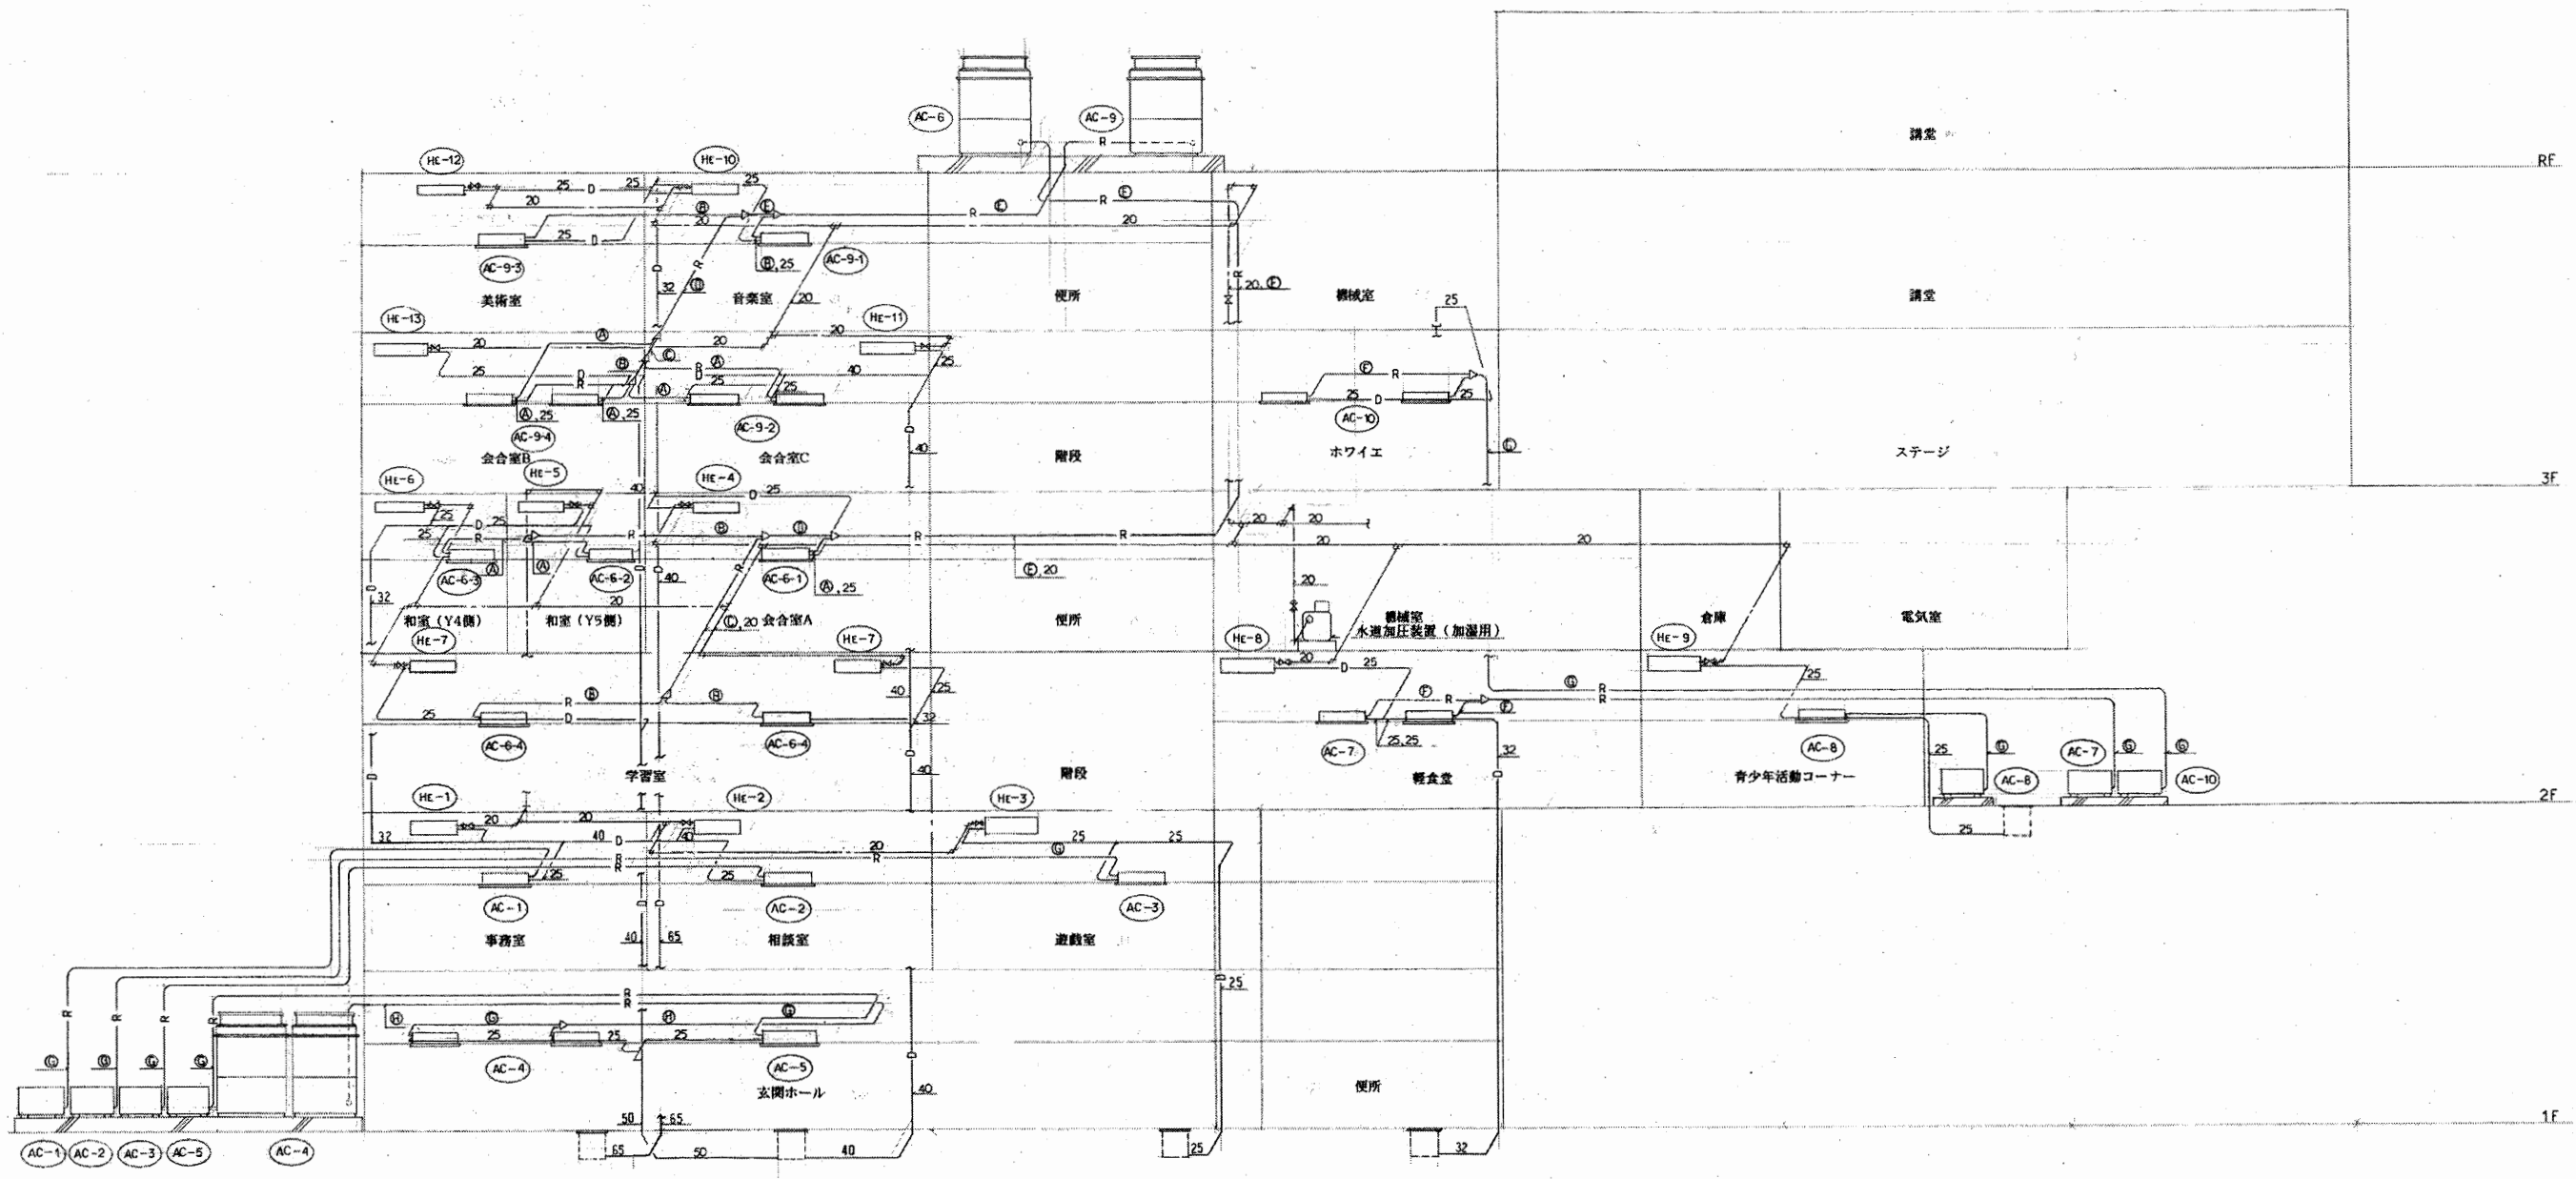

系統図 (配管) S=1/100

青少年会館

工事名	はぐくみかんぽか1か所建築基準法第12条定期点検業務委託			設計者資格 氏名	級建築士登録第 _____ 号			課長	主査等	担当者	横須賀市 財政部 FM推進課
図面名称	設備図	図番	縮尺	NS	作図	平成	年	月	日		

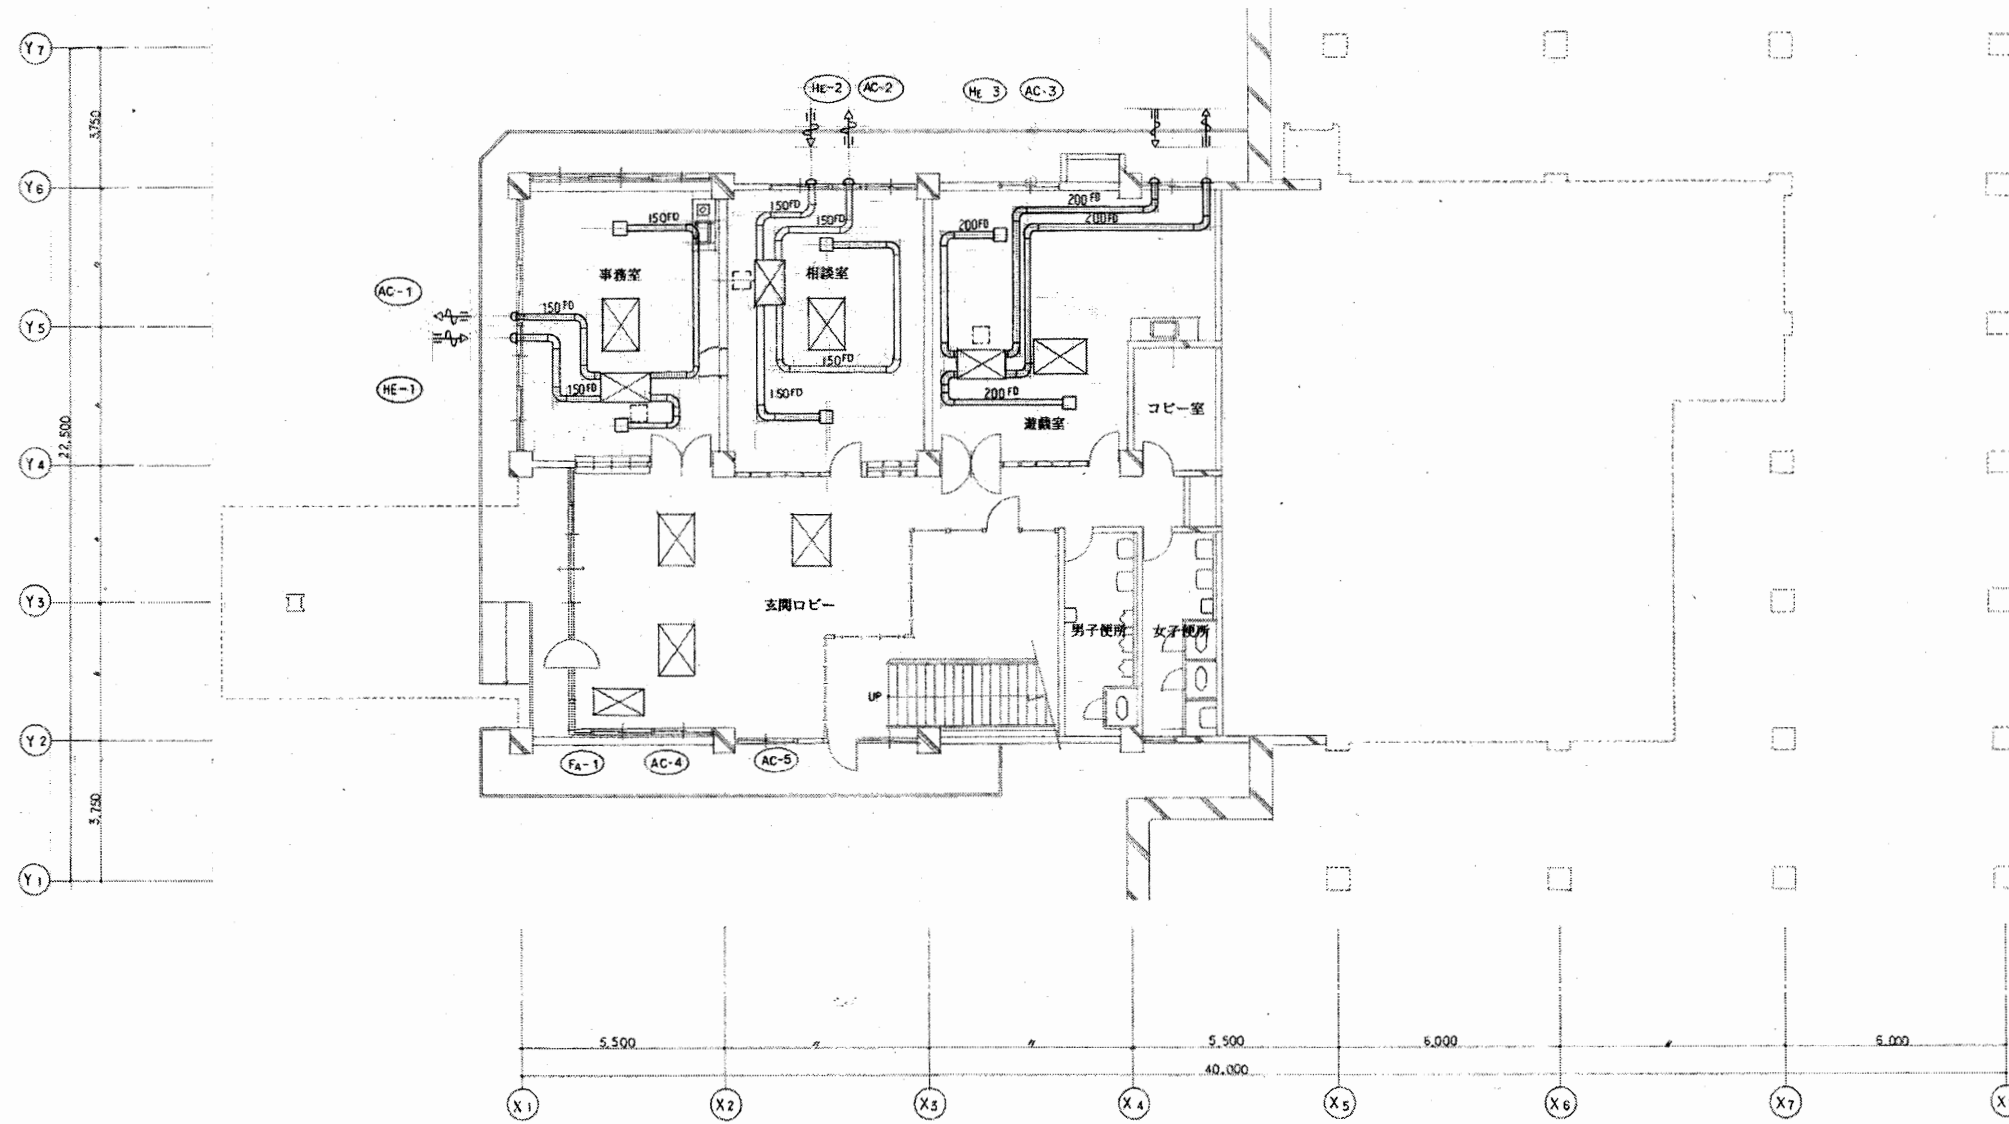


1階平面図 (ダクト) S=1/100

注: 空調換気用のダクトはフレキシブルダクトを使用する。
ダクトは外装側は保溫付とし、他は保溫なしとする。

青少年会館


工事名	はぐくみかんぽか1か所建築基準法第12条定期点検業務委託			設計者資格 氏名	級建築士登録第 号			課長	主査等	担当者	横須賀市 財政部 FM推進課
図面名称	設備図	図番	縮尺	NS	作図	平成	年	月	日		

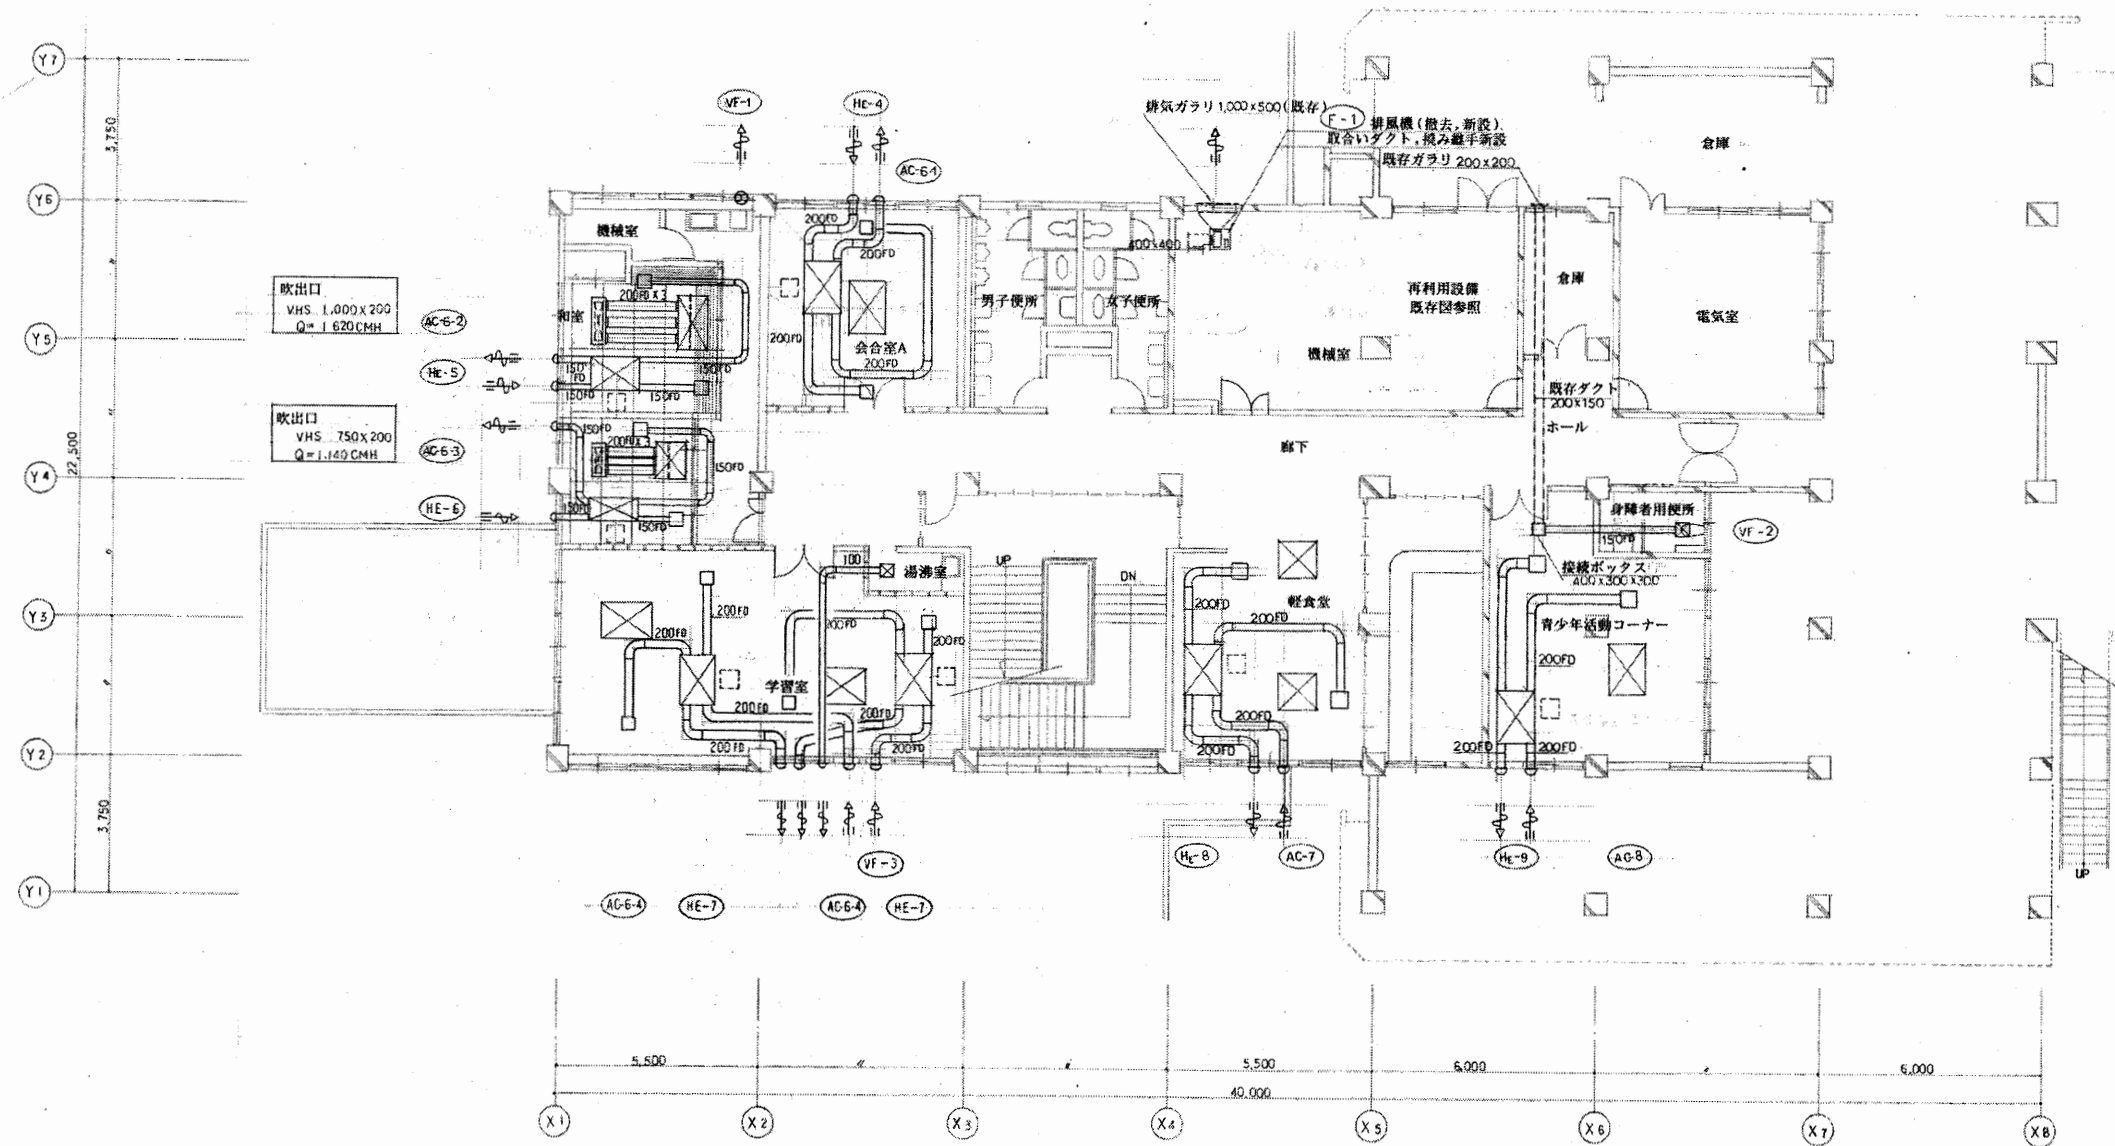

2階平面図 (ダクト) S=1/100

青少年会館


工事名	はぐくみかんぽか1か所建築基準法第12条定期点検業務委託			設計者資格 氏名	級建築士登録第 号			課長	主査等	担当者	横須賀市 財政部 FM推進課
図面名称	設備図	図番	縮尺	NS	作図	平成 年 月 日					

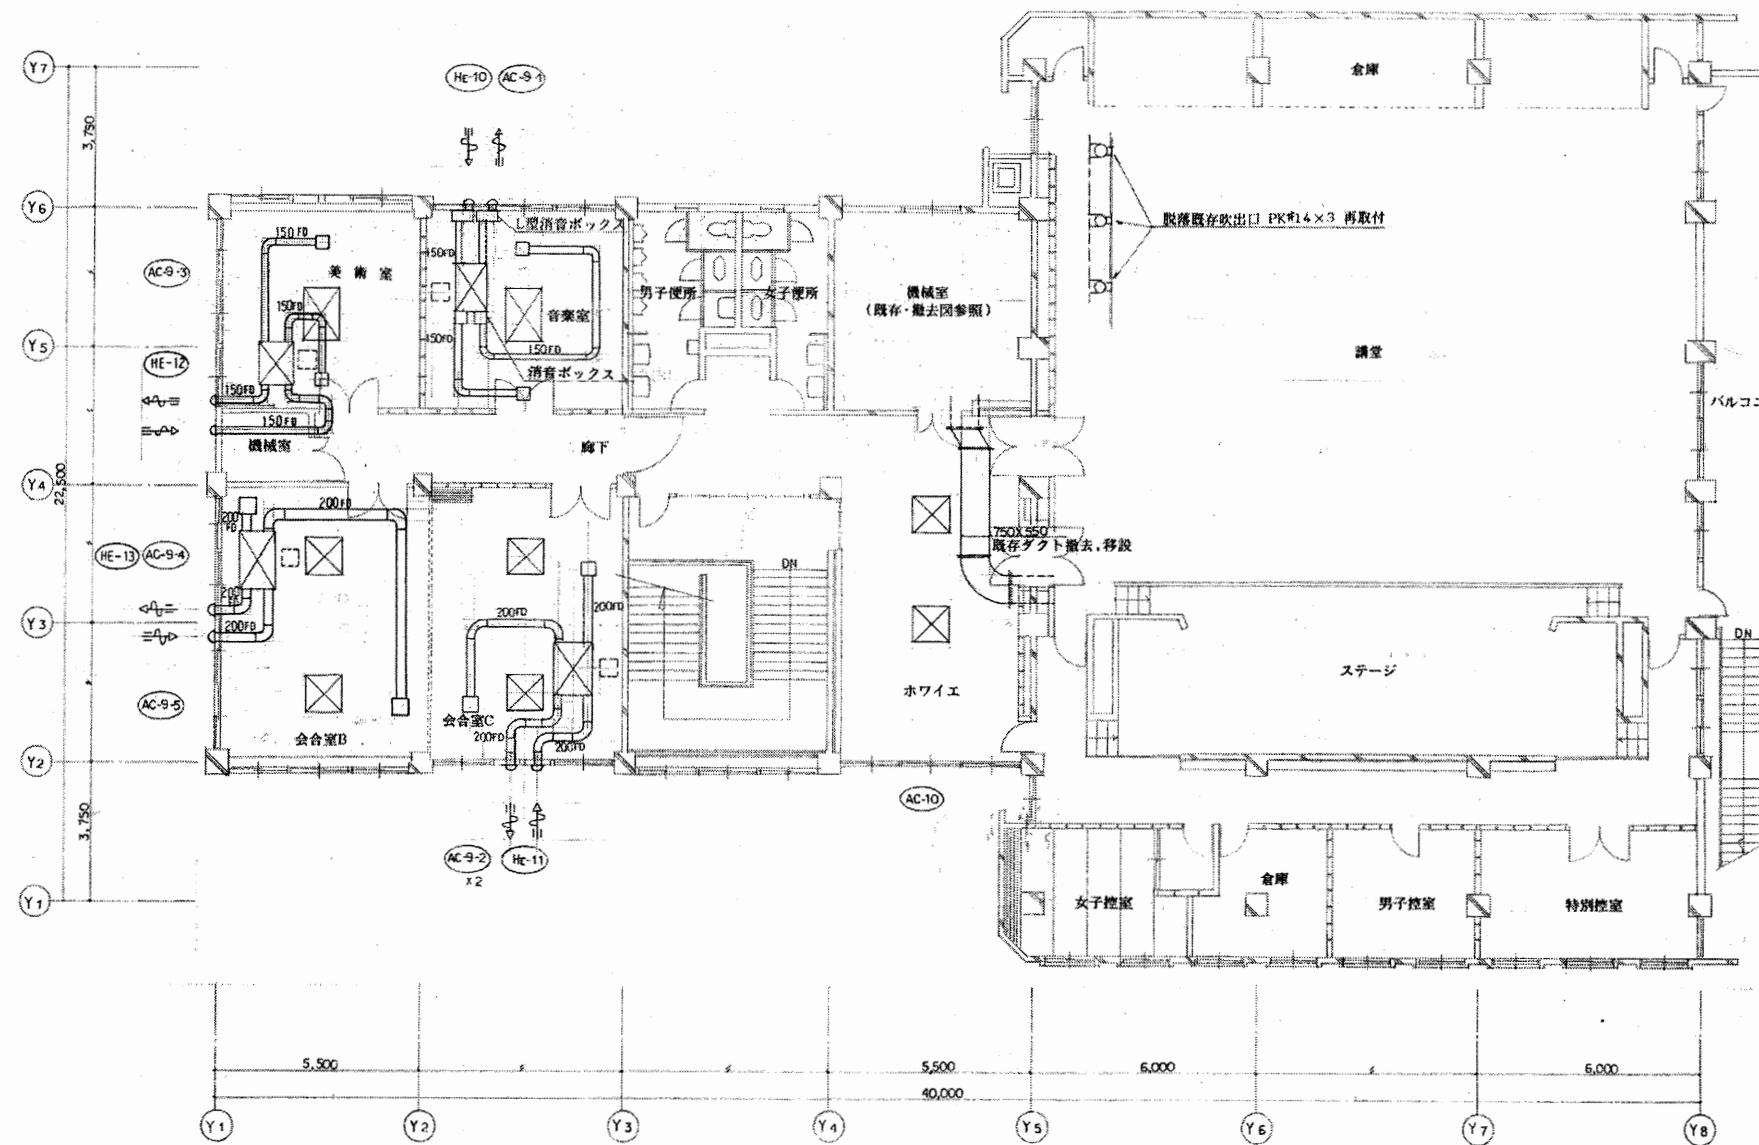

3階平面図 (ダクト) S=1/100

青少年会館


工事名	はぐくみかんぽか1か所建築基準法第12条定期点検業務委託			設計者資格 氏名	級建築士登録第 _____ 号			課長	主査等	担当者	横須賀市 財政部 FM推進課
図面名称	設備図	図番	縮尺	NS	作図	平成	年	月	日		

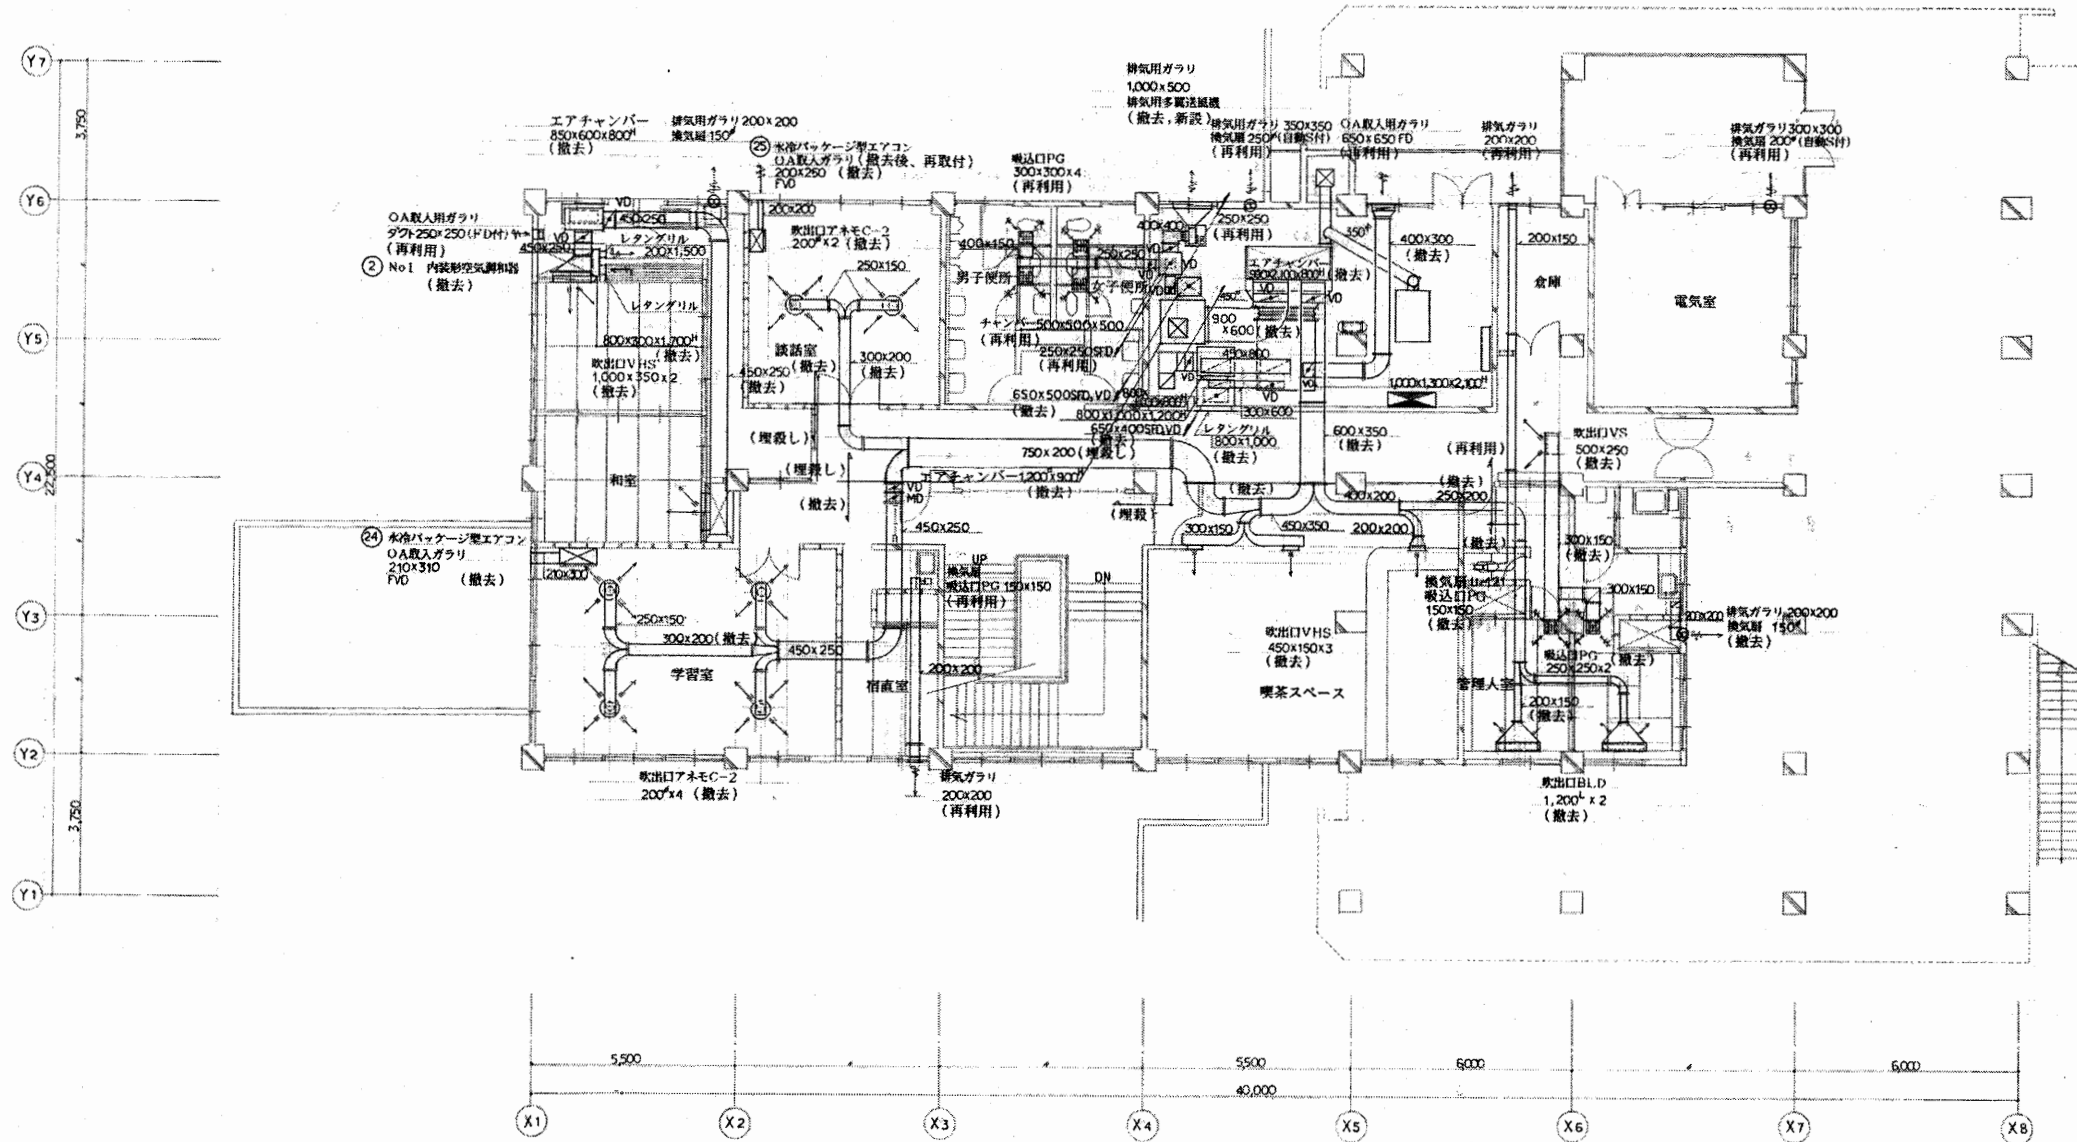

2階平面図 (ダクト) S=1/100

青少年会館


工事名	はぐくみかんぽか1か所建築基準法第12条定期点検業務委託			設計者資格 氏名	級建築士登録第 _____ 号			課長	主査等	担当者	横須賀市 財政部 FM推進課
図面名称	設備図	図番	縮尺	NS	作図	平成	年	月	日		

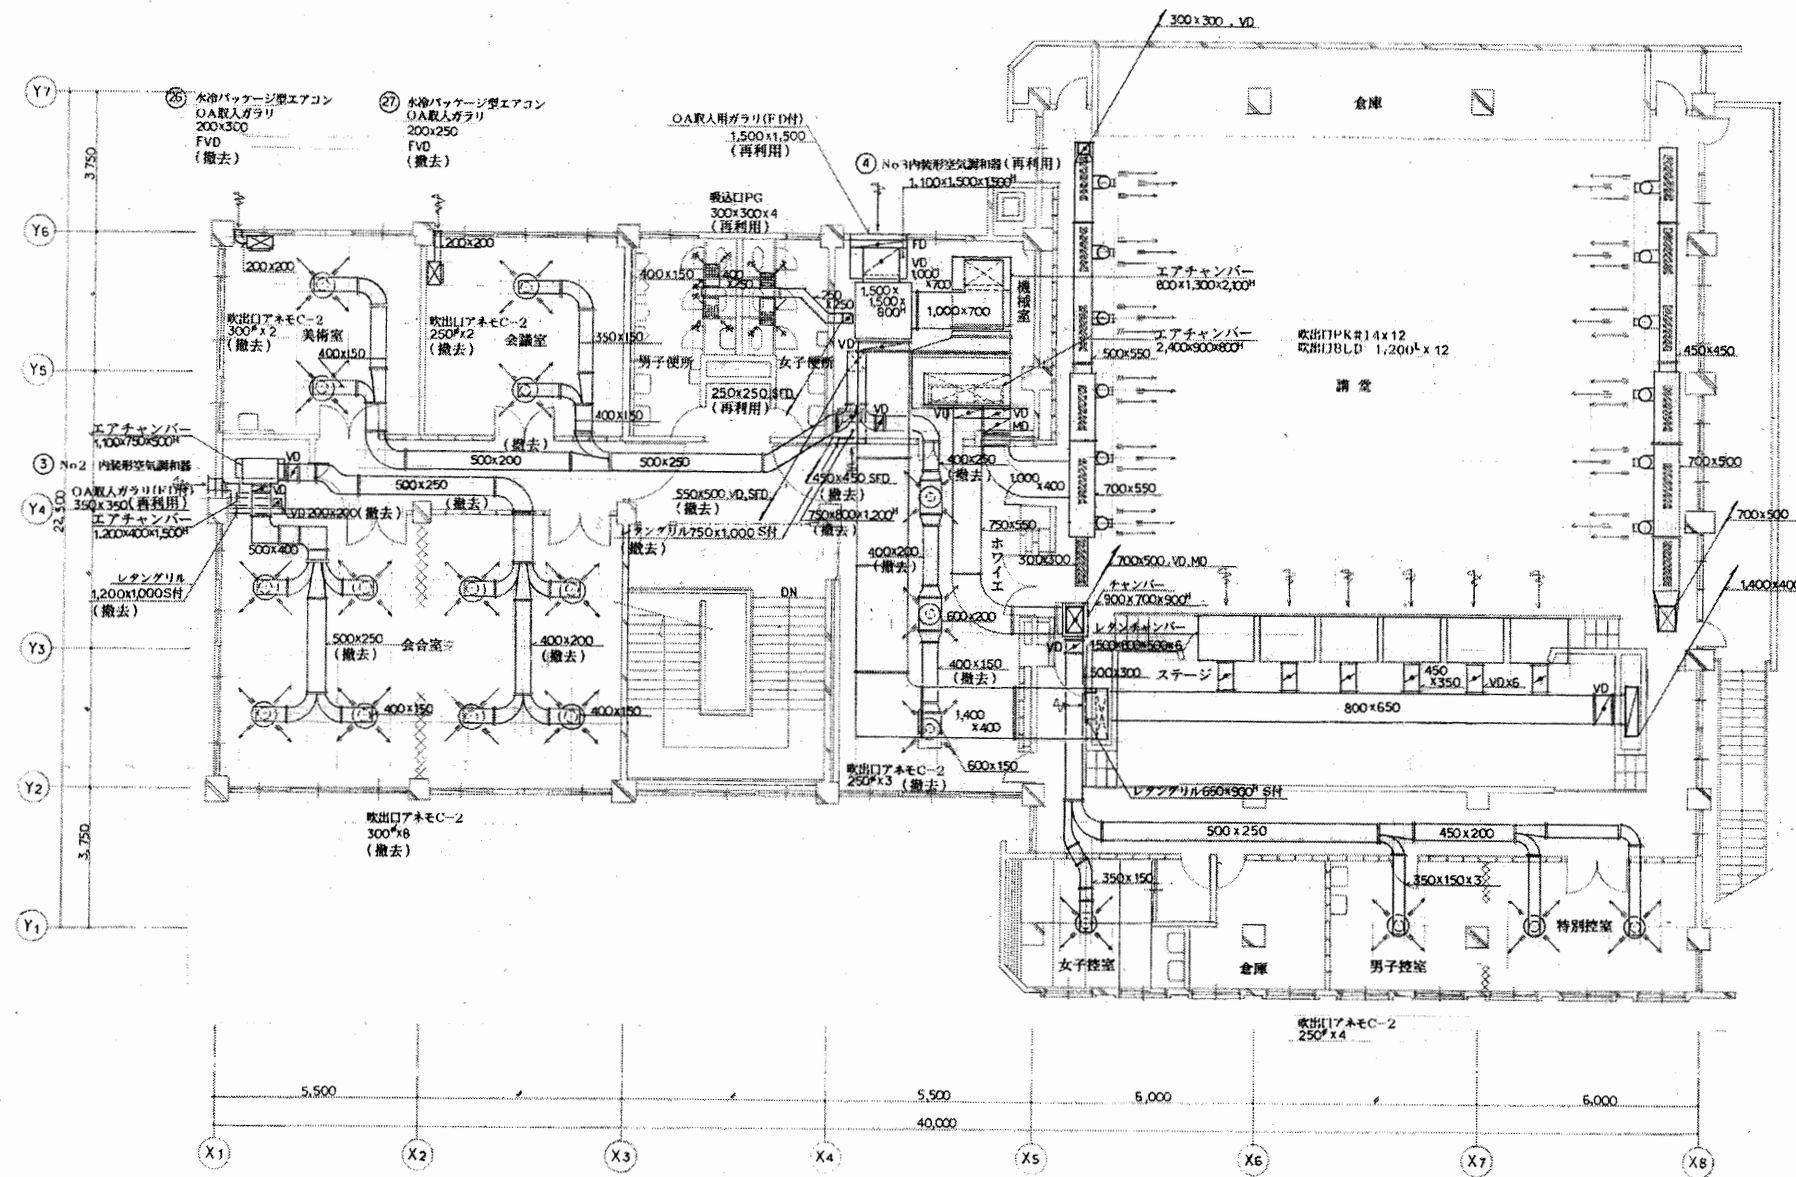

3階平面図 (ダクト) S=1/100

青少年会館

工事名	はぐくみかんぽか1か所建築基準法第12条定期点検業務委託			設計者資格 氏名	級建築士登録第 _____ 号			課長	主査等	担当者	横須賀市 財政部 FM推進課
図面名称	設備図	図番	縮尺	NS	作図	平成	年	月	日		

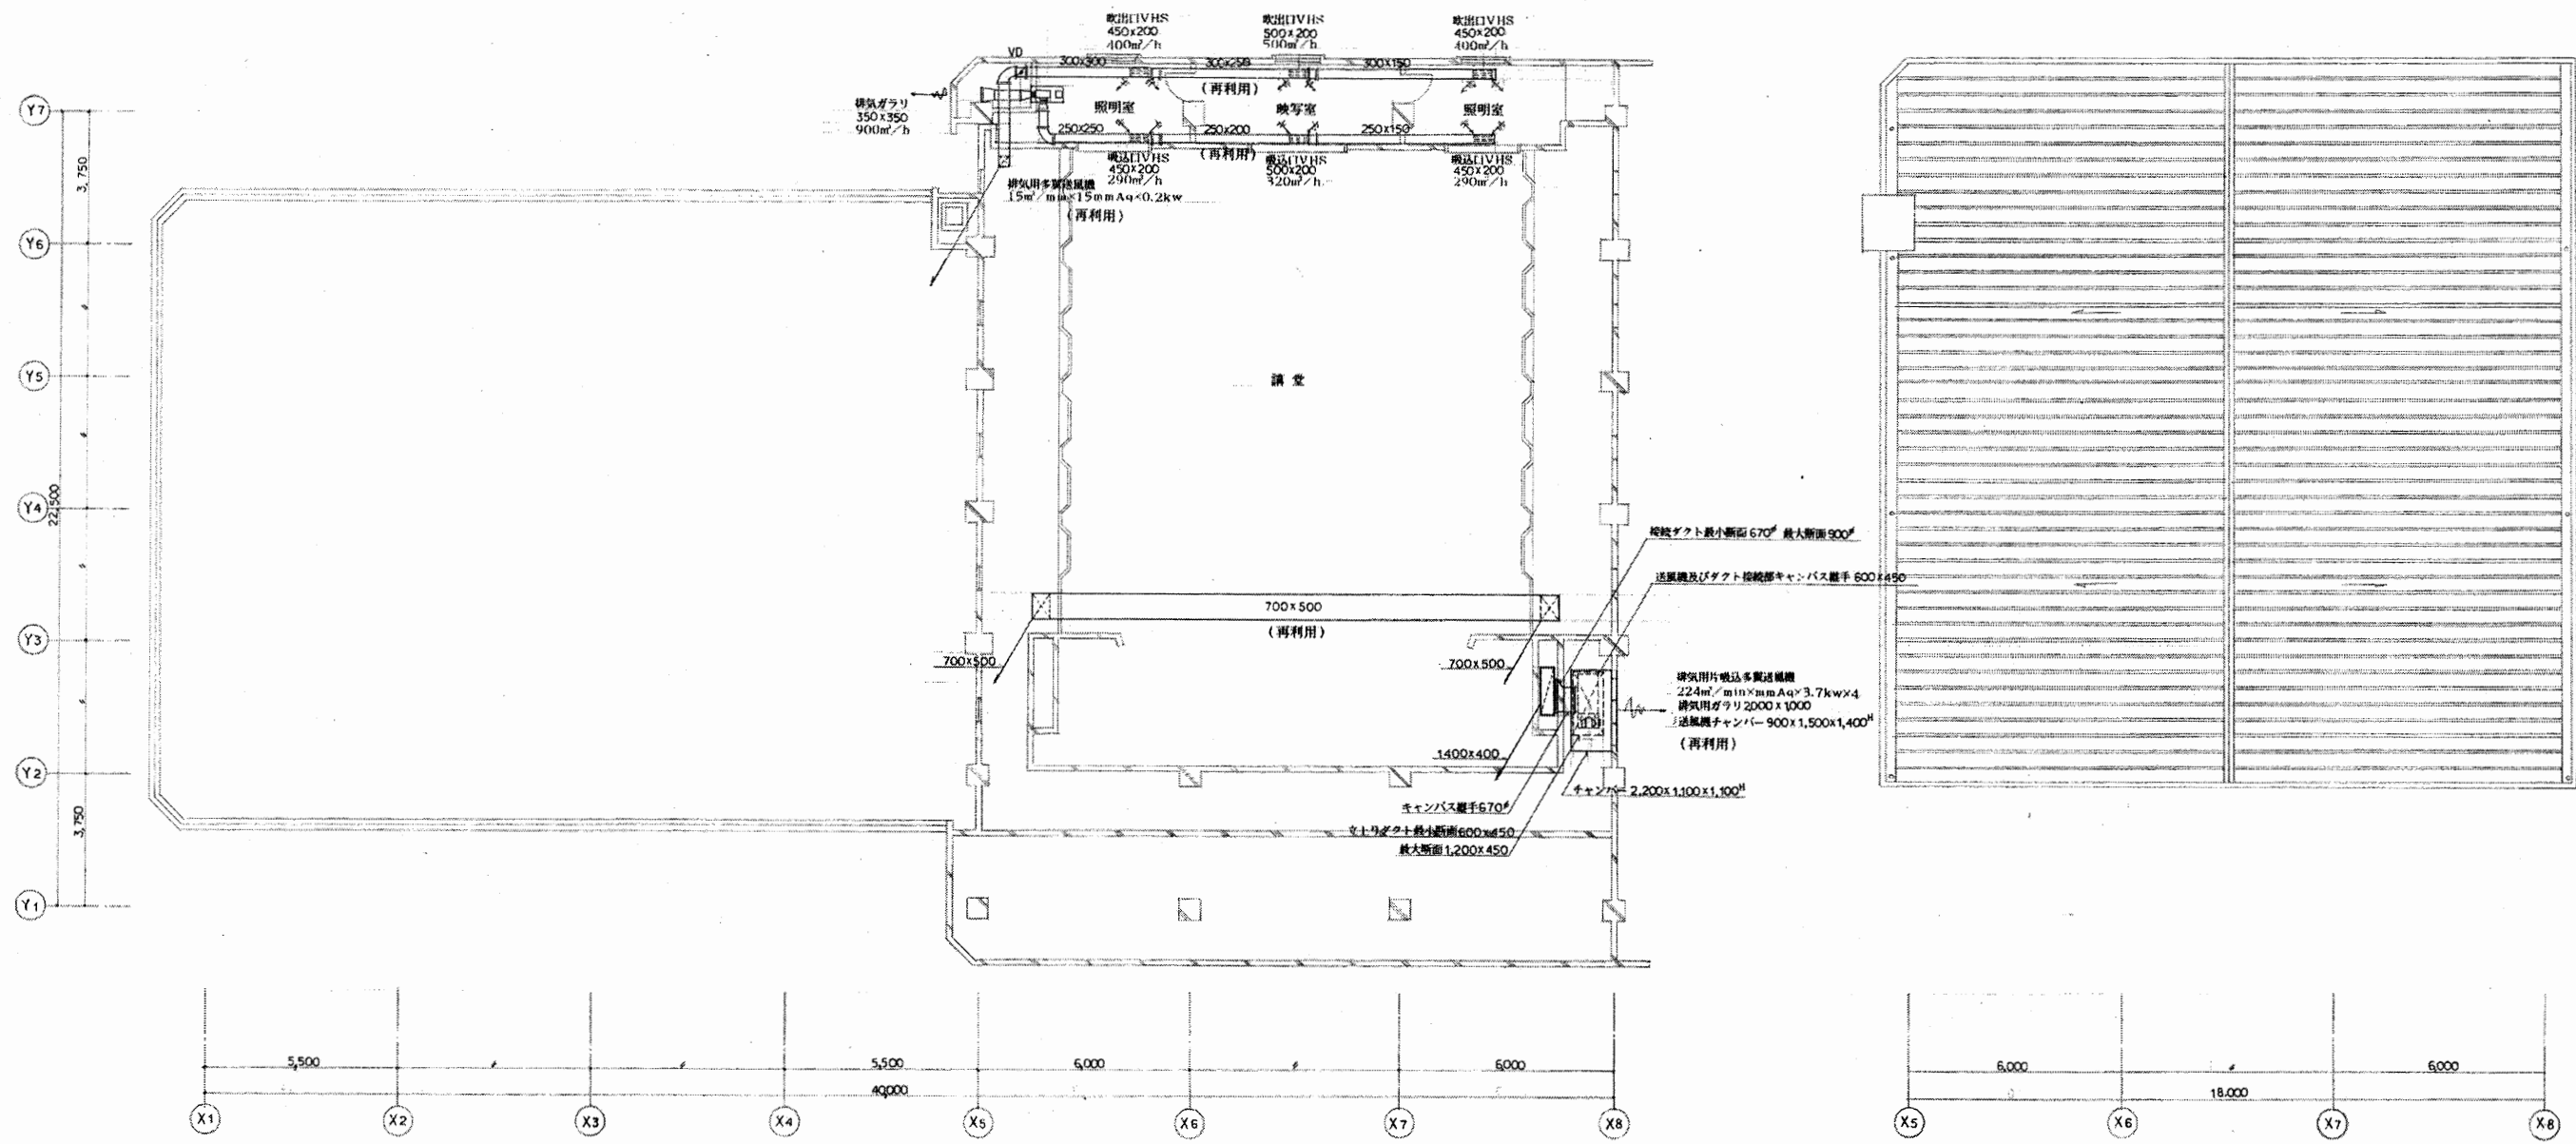

青少年会館

工事名	はぐくみかんぽか1か所建築基準法第12条定期点検業務委託			設計者資格 氏名	級建築士登録第 号			課長	主査等	担当者	横須賀市 財政部 FM推進課
図面名称	設備図	図番	縮尺	NS	作図	平成	年	月	日		