



案内図

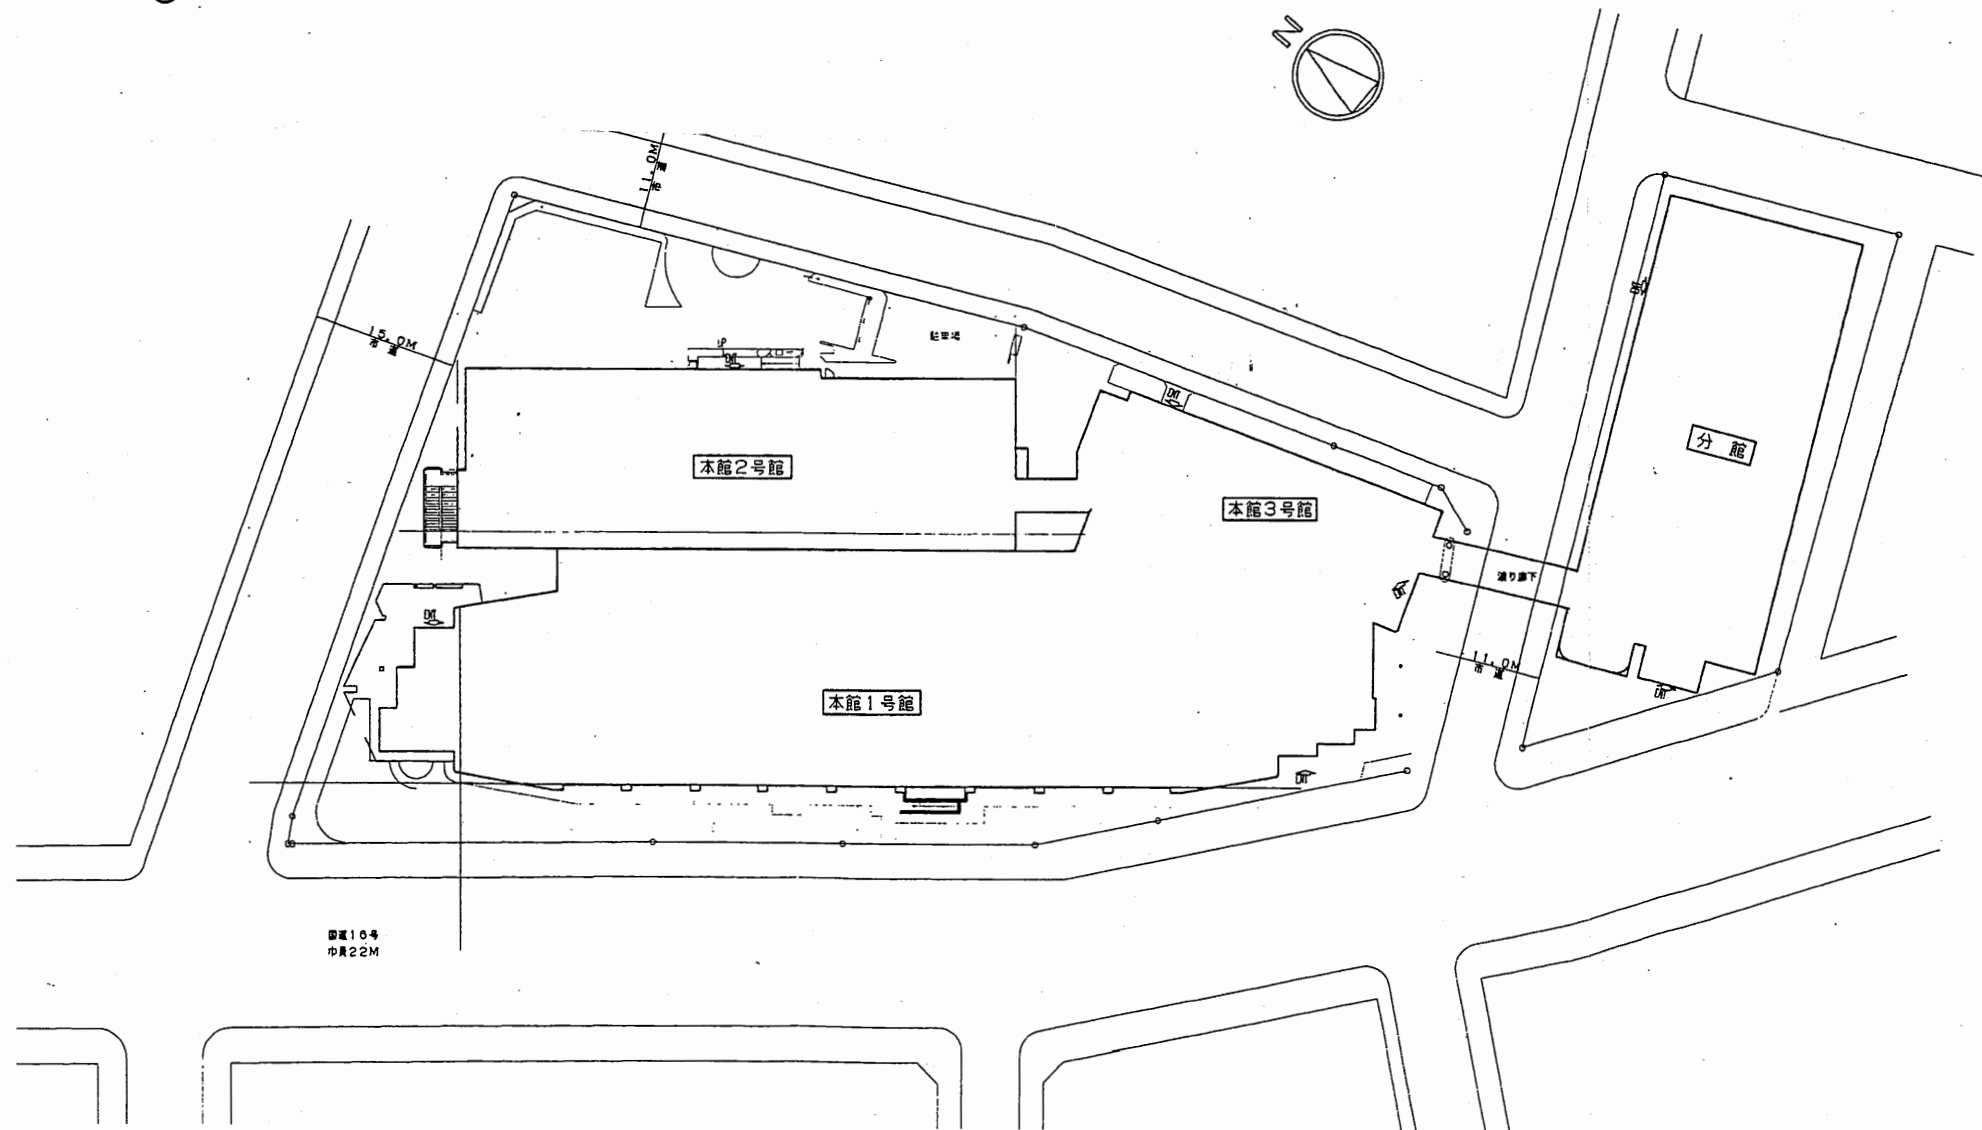


本庁舎


工事名	市役所本庁舎ほか3か所 建築基準法第12条定期点検業務委託			設計者資格 氏名	級建築士登録第 号		課長	主査等	担当者	財政部 FM推進課
図面名称	案内・配置図	図番	縮尺	作図	平成	年	月	日		

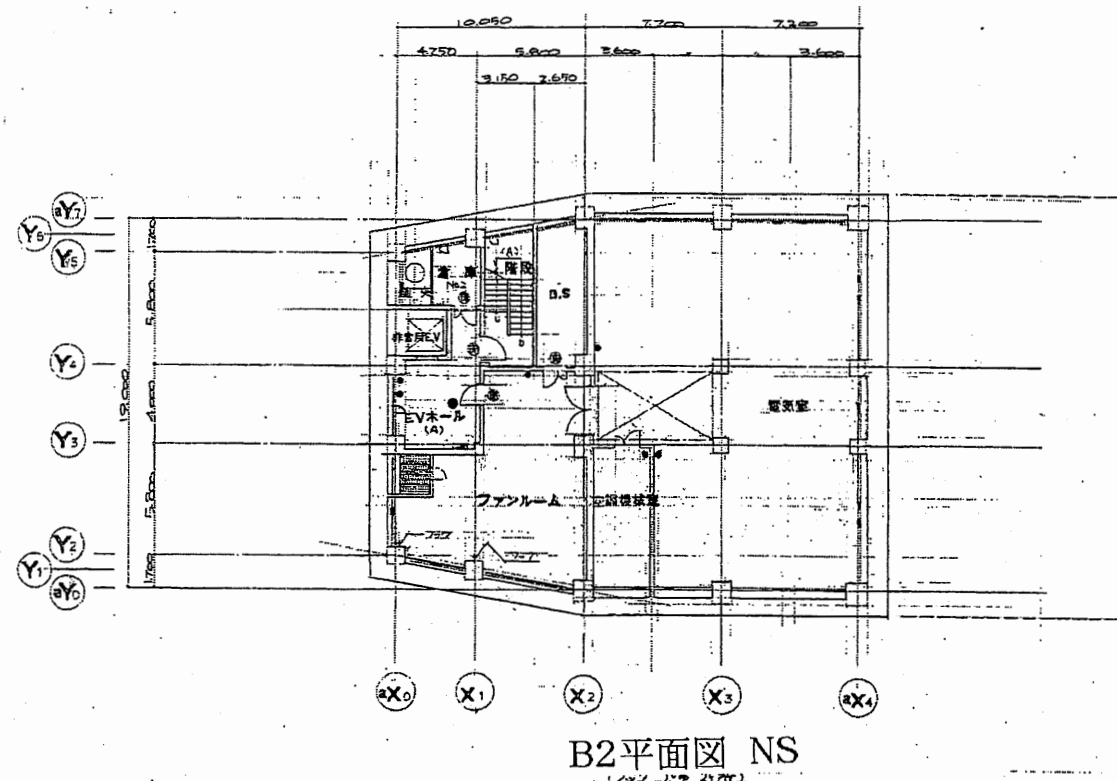

B2平面図 NS

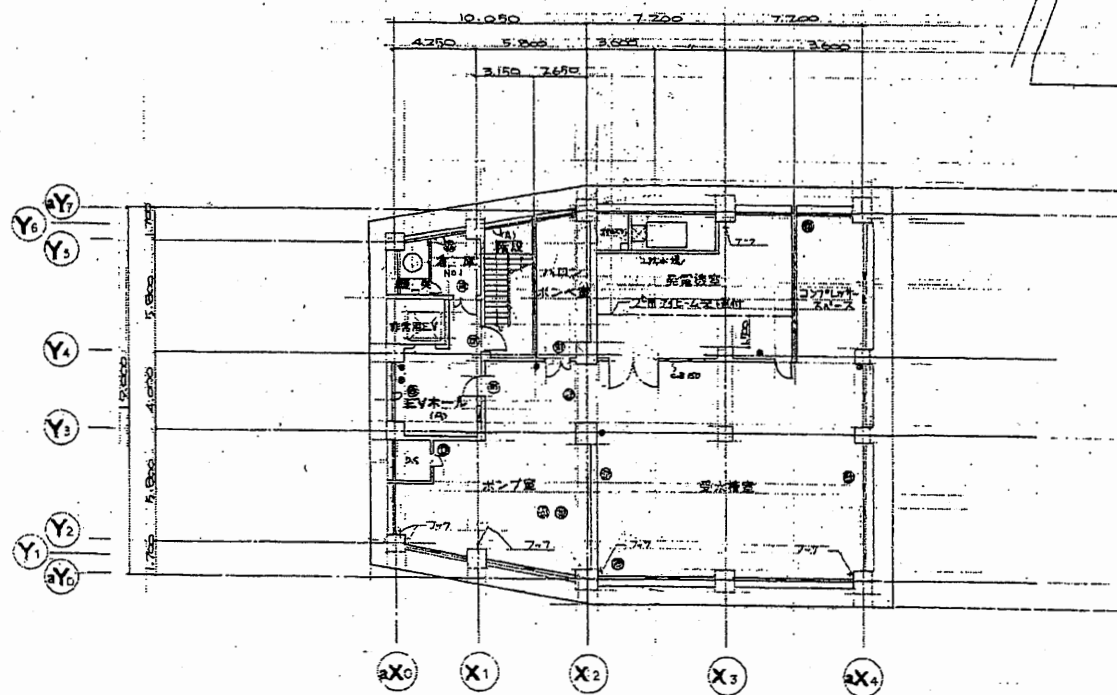

B3平面図 NS


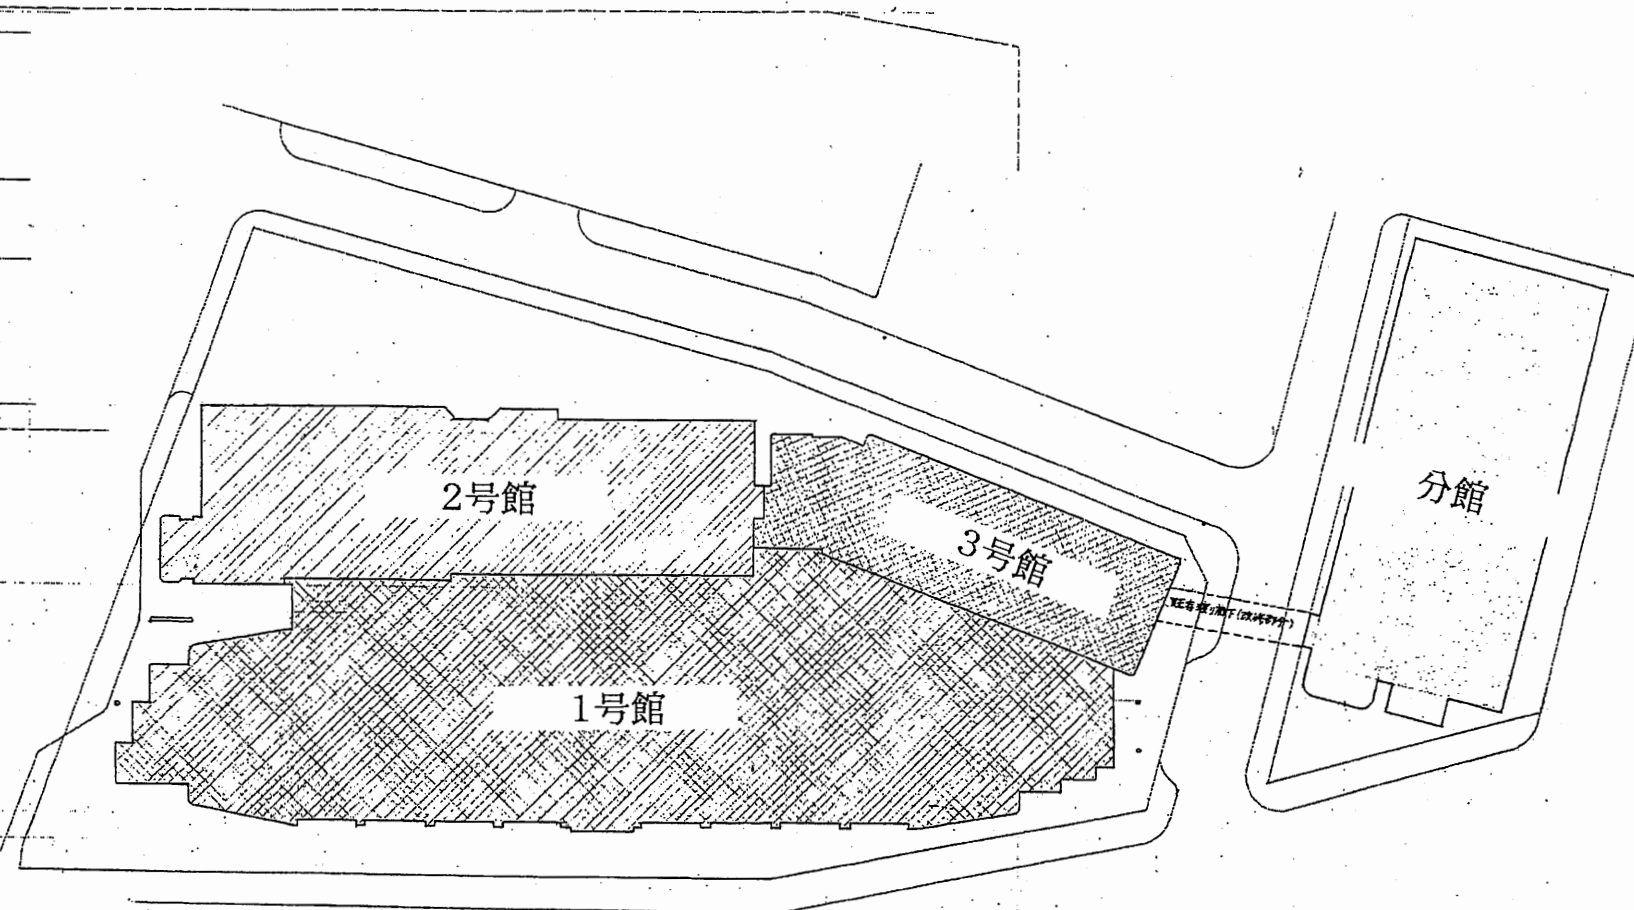


建物区分図

- 凡例
- 2階エレベーター
- 化粧エレベーター(下層600(1層))
- 鉄骨
- 鋼製鉄骨付柱
- 石膏ボード耐火付柱
- 消火栓
- 防犯カメラ
- 消火器
- 非常用照明の管理灯火
- 避難誘導の管理灯火
- その他の管理灯火
- 点検口

本庁舎


工事名	市役所本庁舎ほか3か所 建築基準法第12条定期点検業務委託			設計者資格 氏名	級建築士登録第 号		課長	主査等	担当者	財政部 FM推進課
図面名称	B2・B3平面図	図番	縮尺	作図	平成	年 月 日				

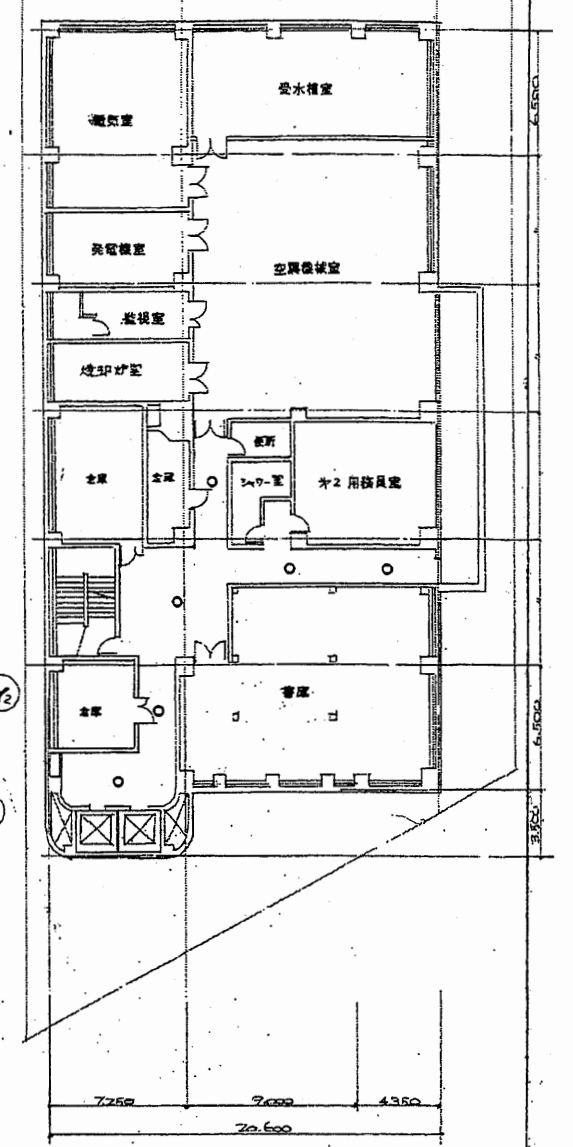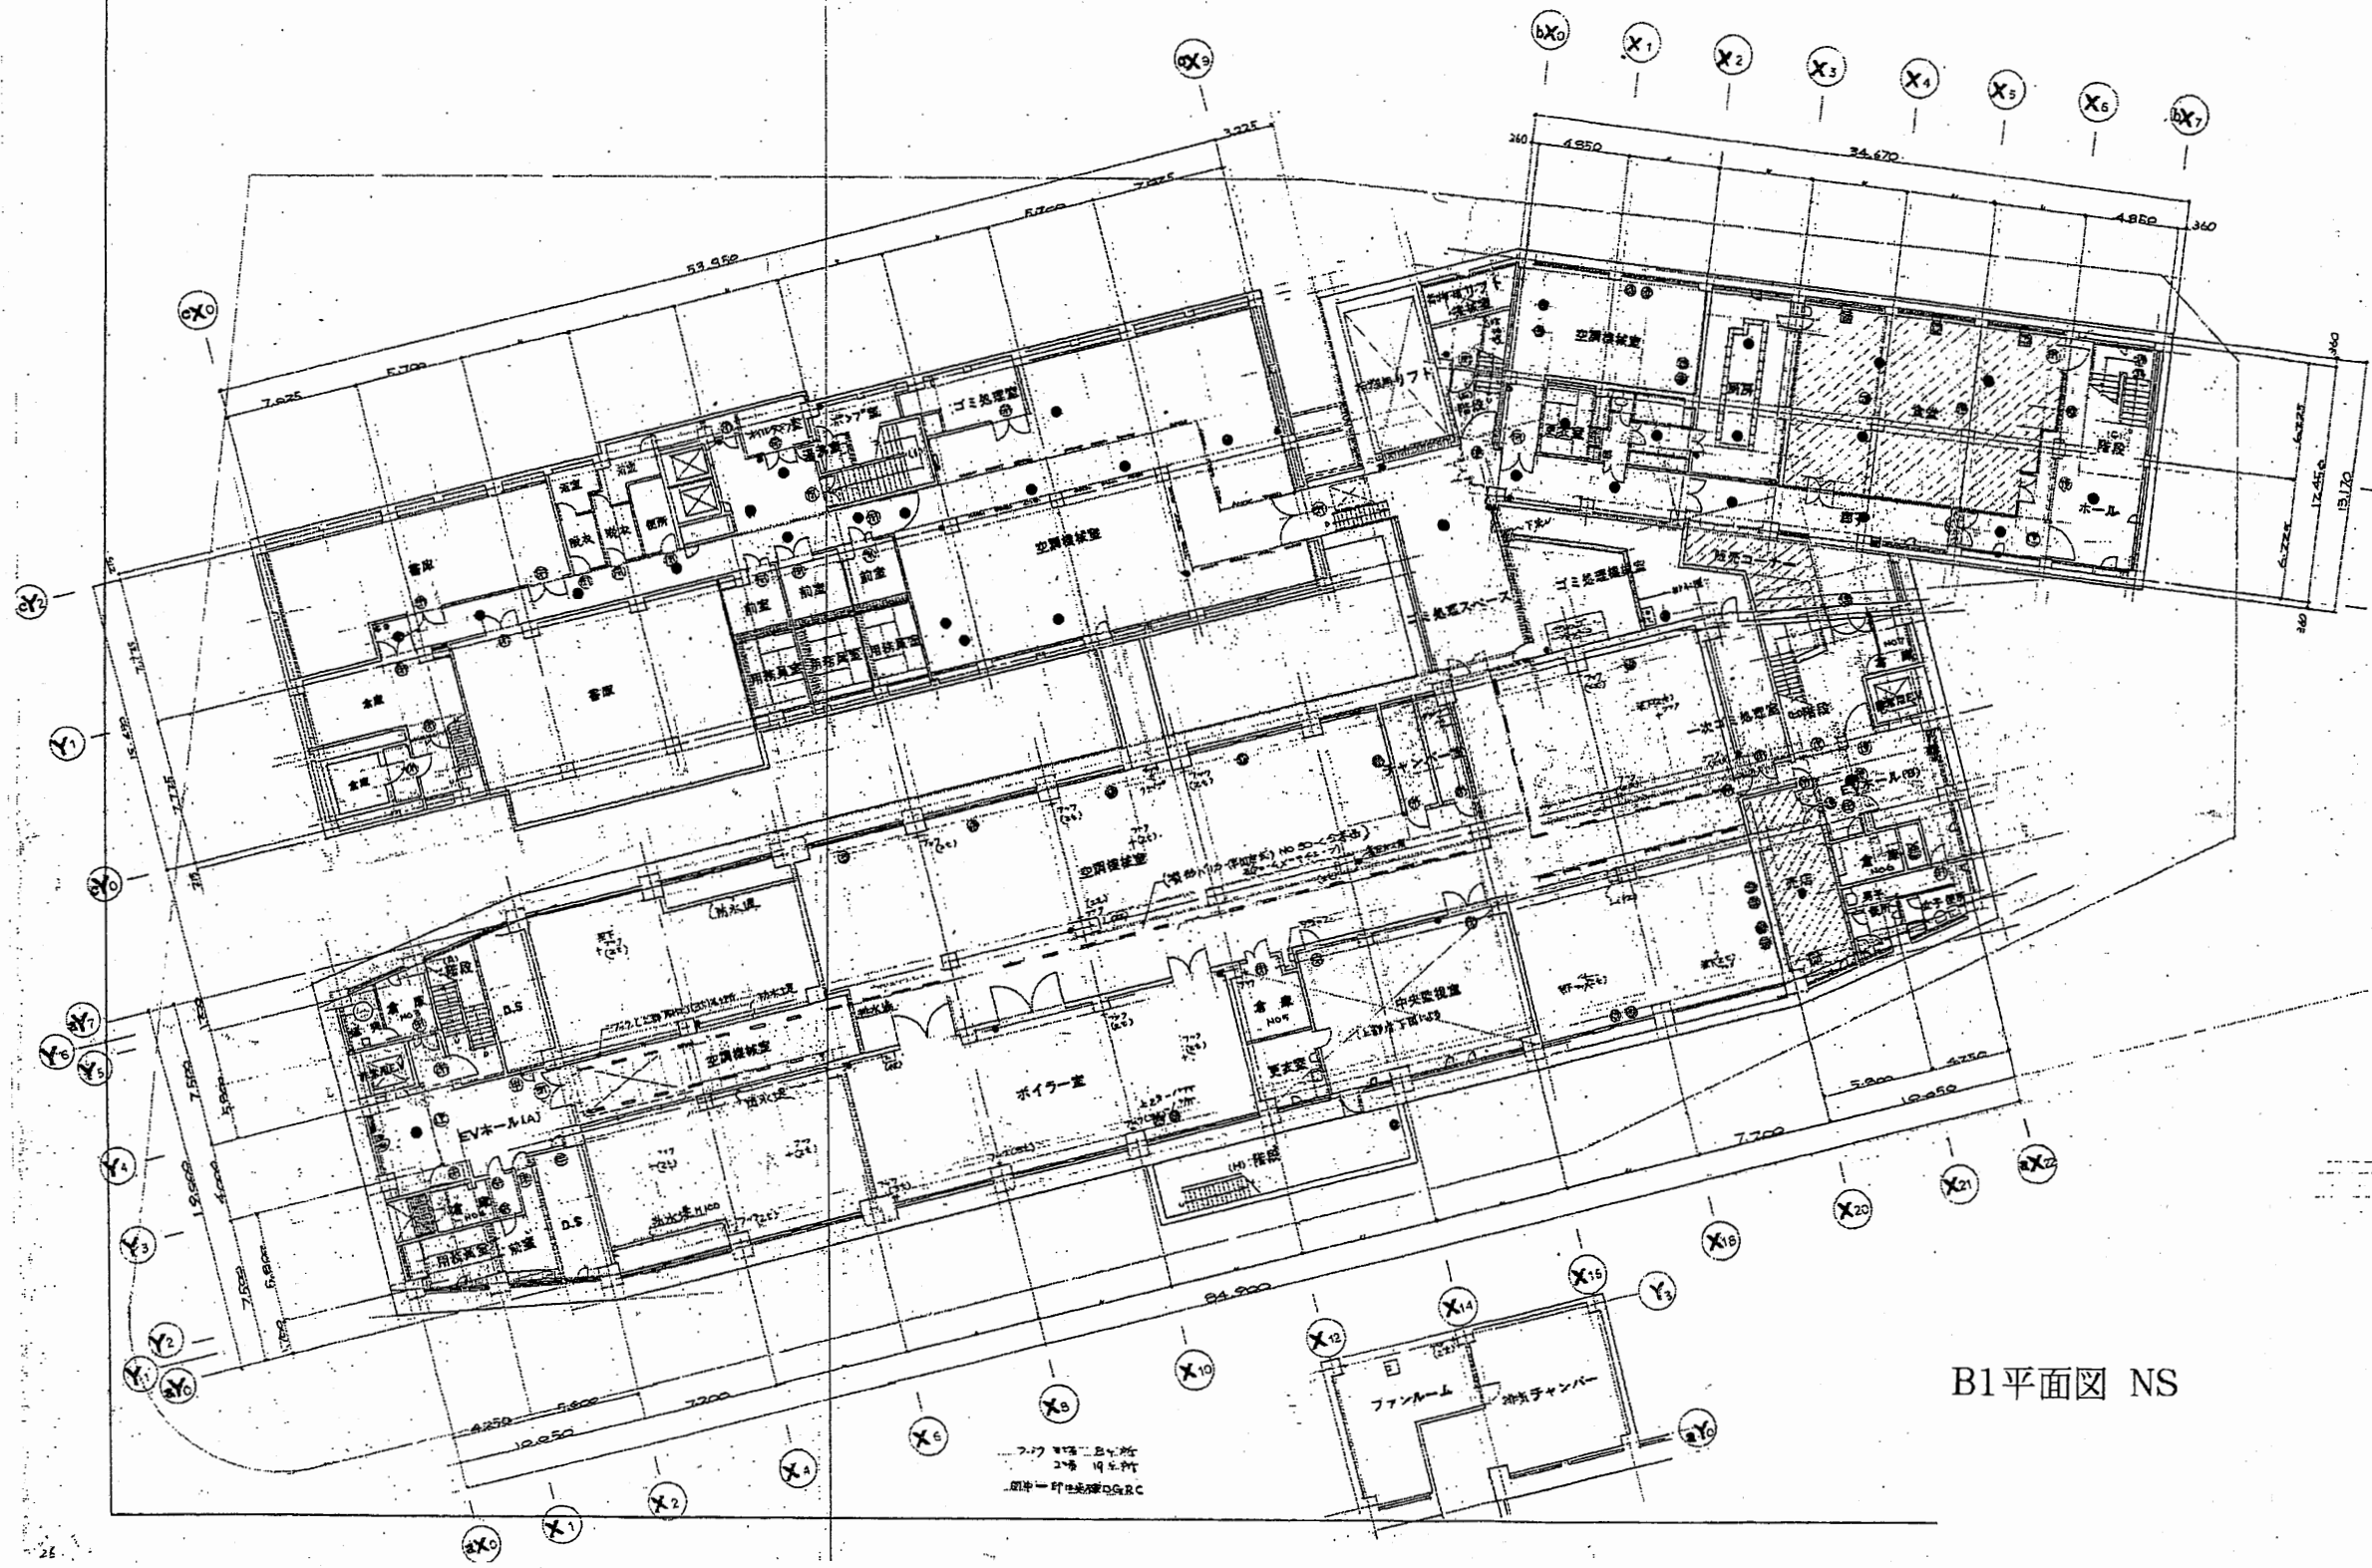



B1平面図 NS

本庁舎


工事名	市役所本庁舎ほか3か所 建築基準法第12条定期点検業務委託			設計者資格 氏名	級建築士登録第 号			課長	主査等	担当者	財政部 FM推進課
図面名称	B1平面図	図番	縮尺	NS	作図	平成 年 月 日					

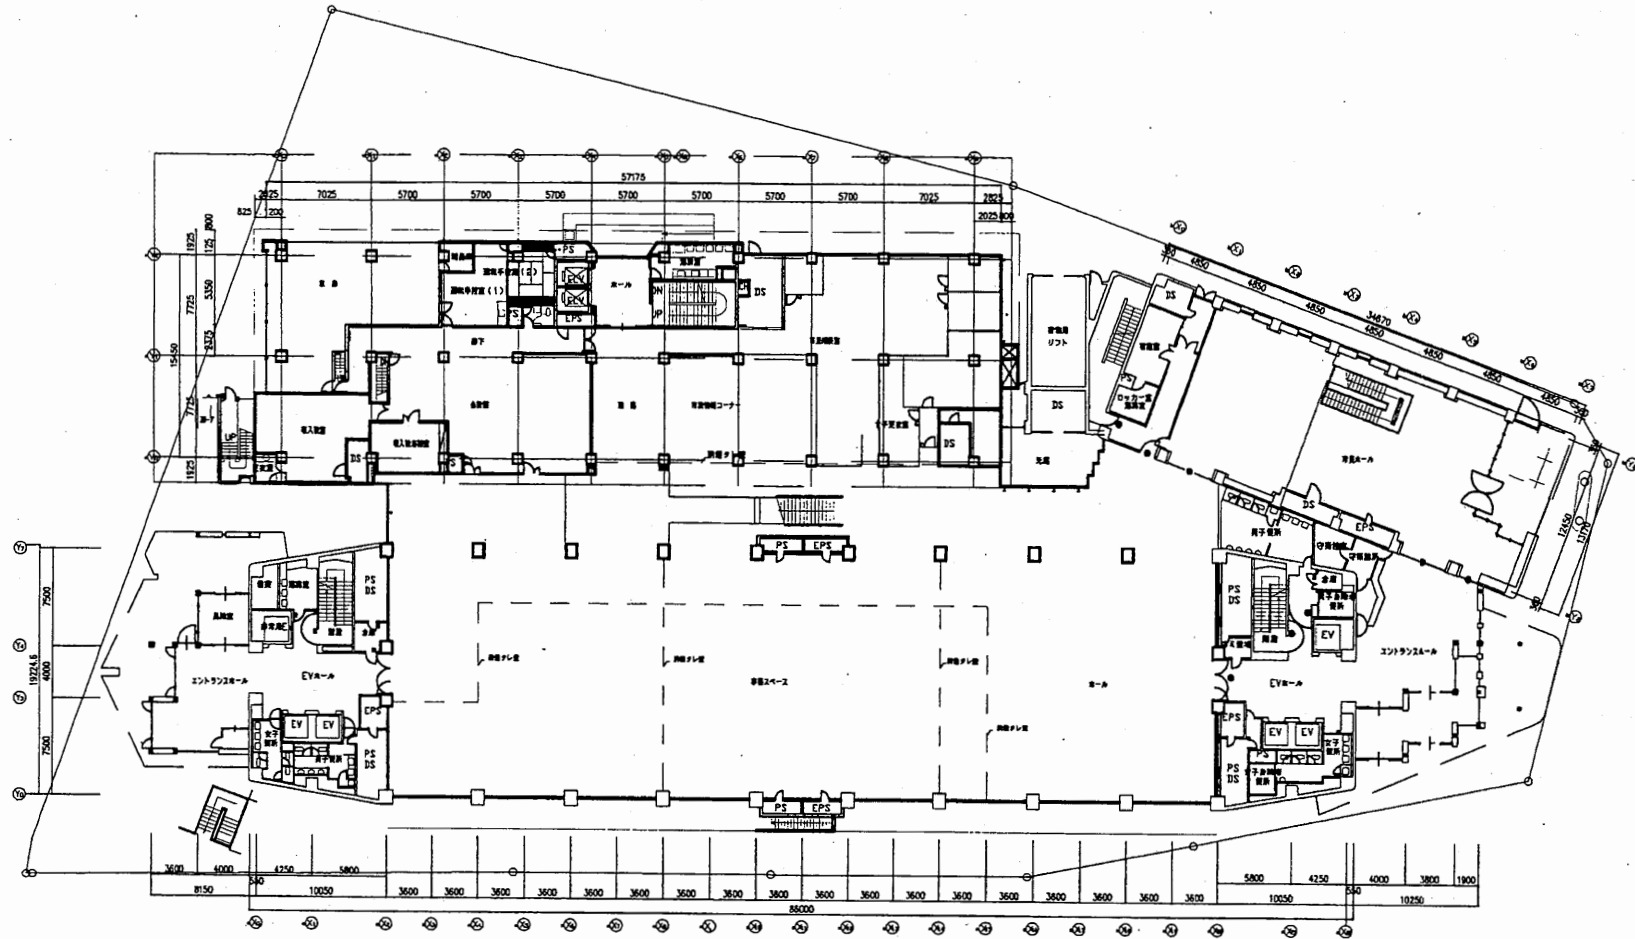

1階平面図 S 1:600

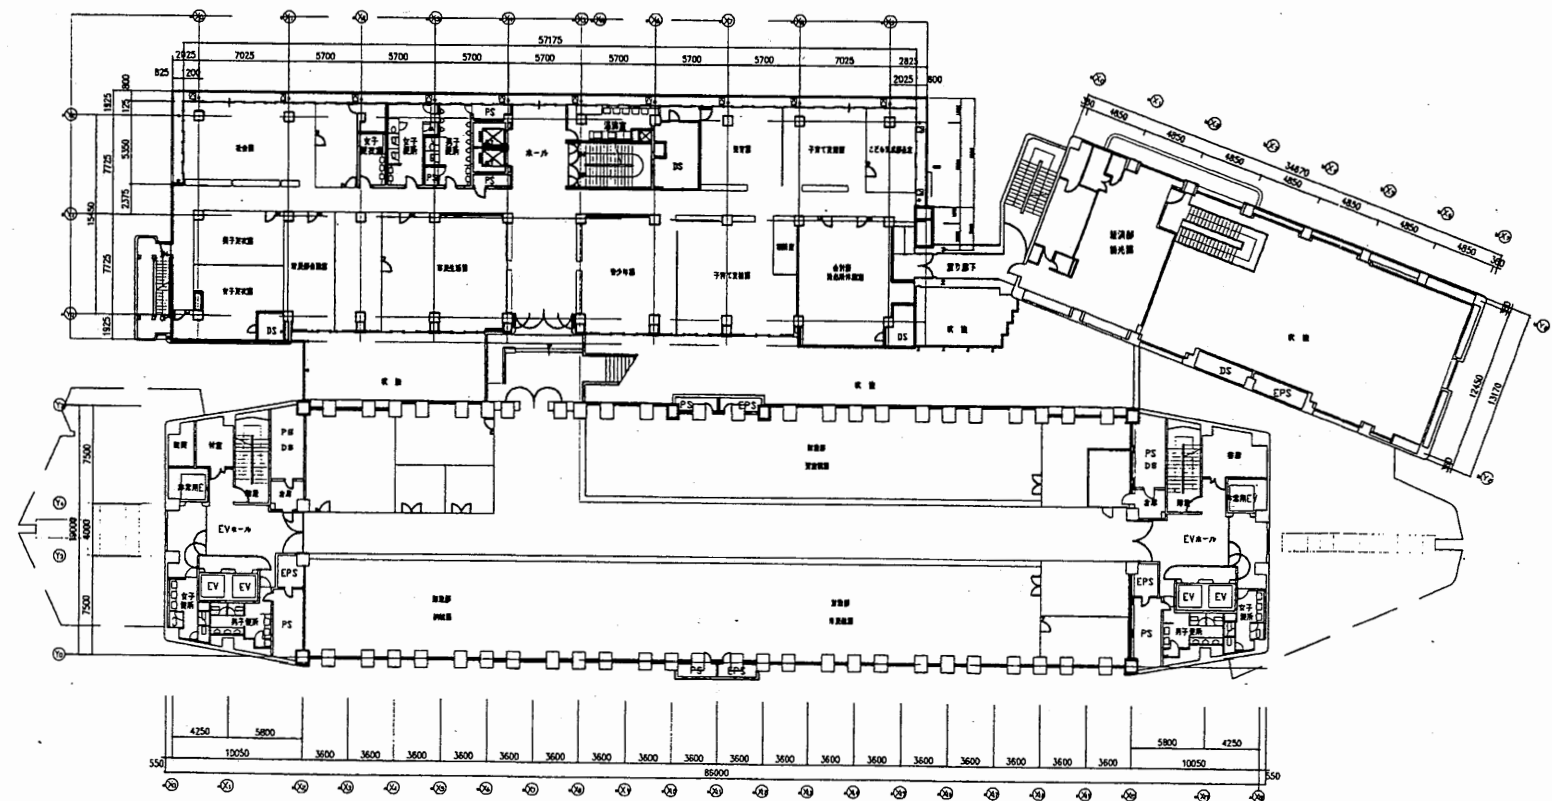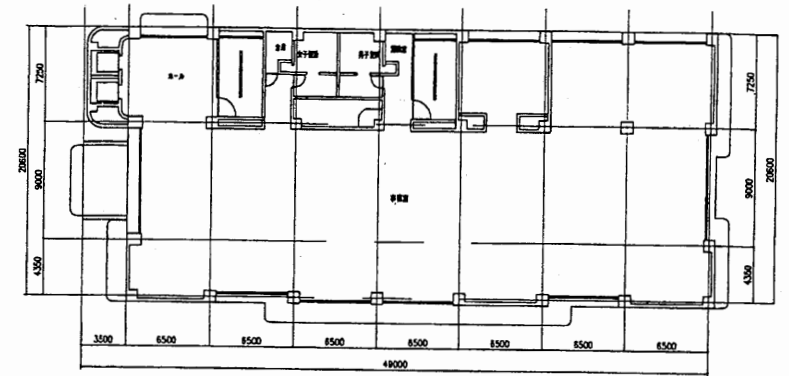


2階平面図 S 1:600


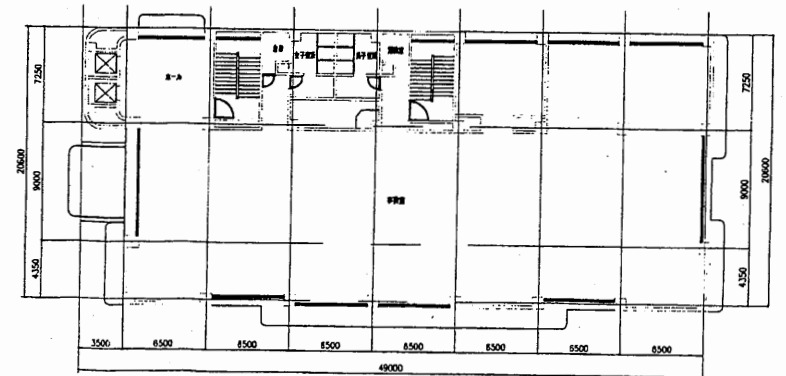


本庁舎


工事名	市役所本庁舎ほか3か所 建築基準法第12条定期点検業務委託			設計者資格 氏名	級建築士登録第 _____ 号		課長	主査等	担当者	財政部 FM推進課
図面名称	1階・2階平面図	図番	縮尺	1:600	作図	平成 年 月 日				

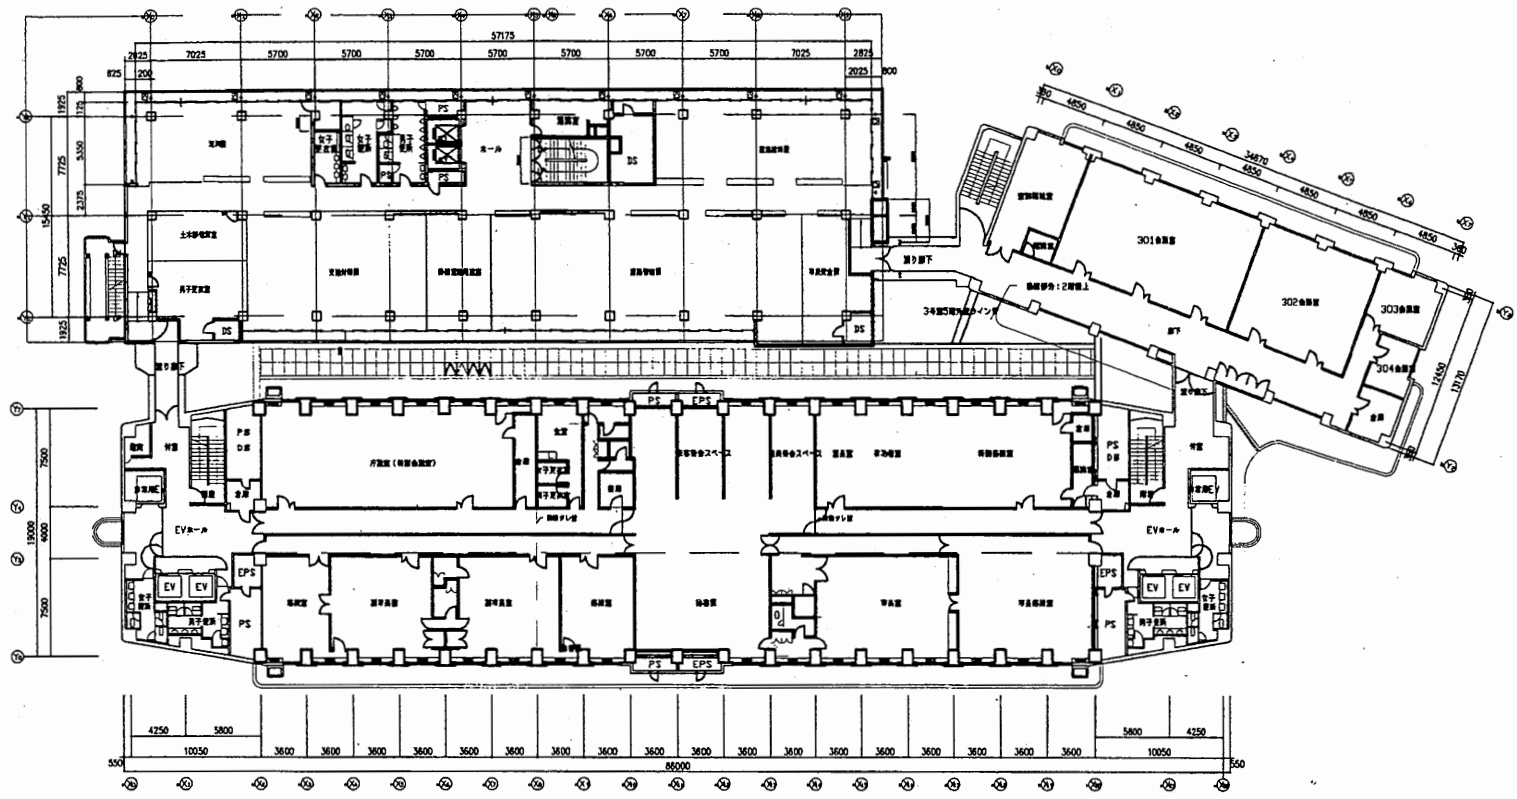

3階平面図 S 1:600

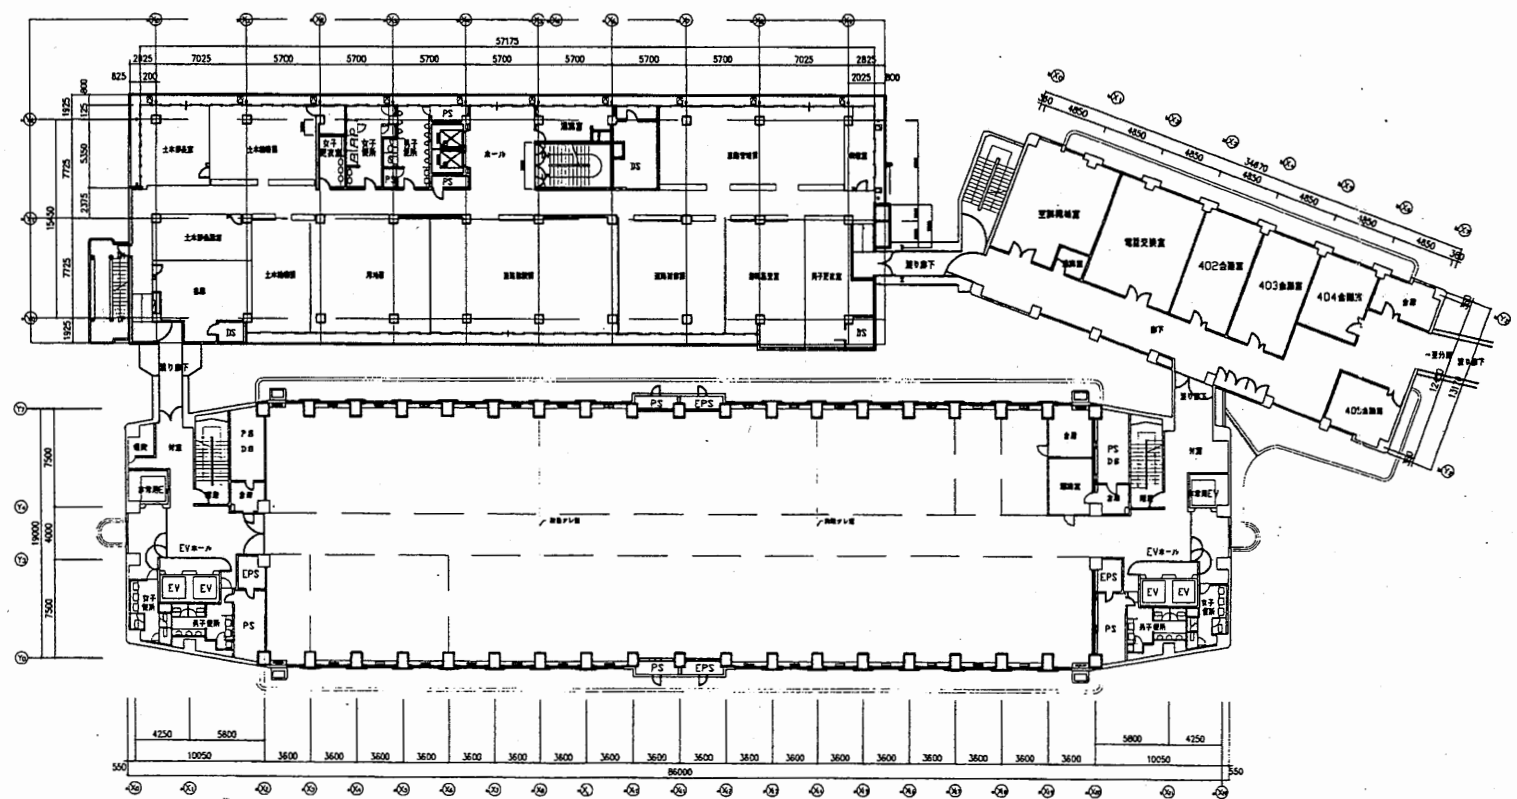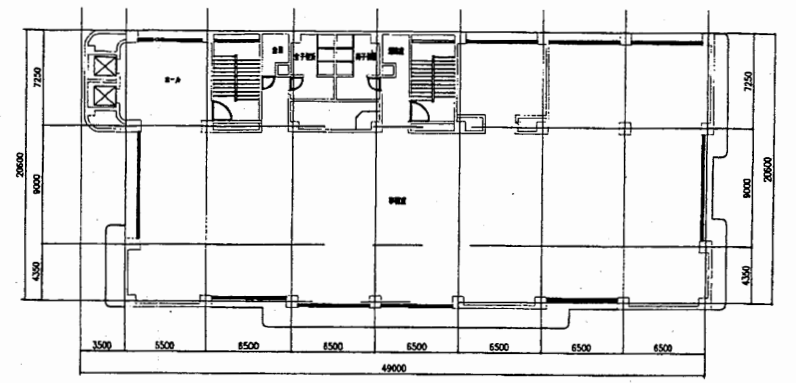


4階平面図 S 1:600

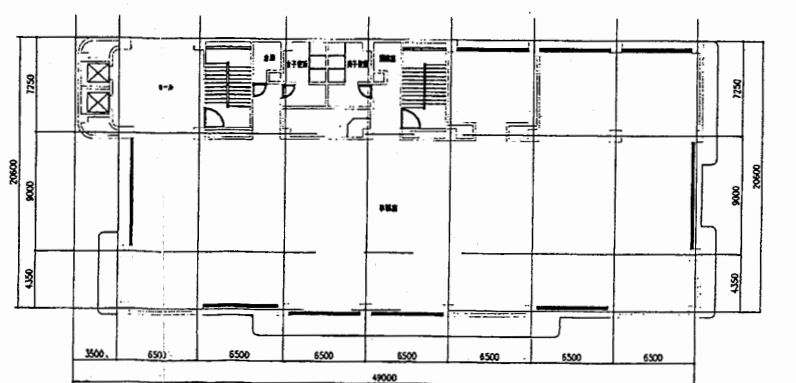


本庁舎



工事名	市役所本庁舎ほか3か所 建築基準法第12条定期点検業務委託			設計者資格 氏名	級建築士登録第 _____ 号		課長	主査等	担当者	財政部 FM推進課
図面名称	3階・4階平面図	図番		縮尺	1:600	作図	平成	年	月	

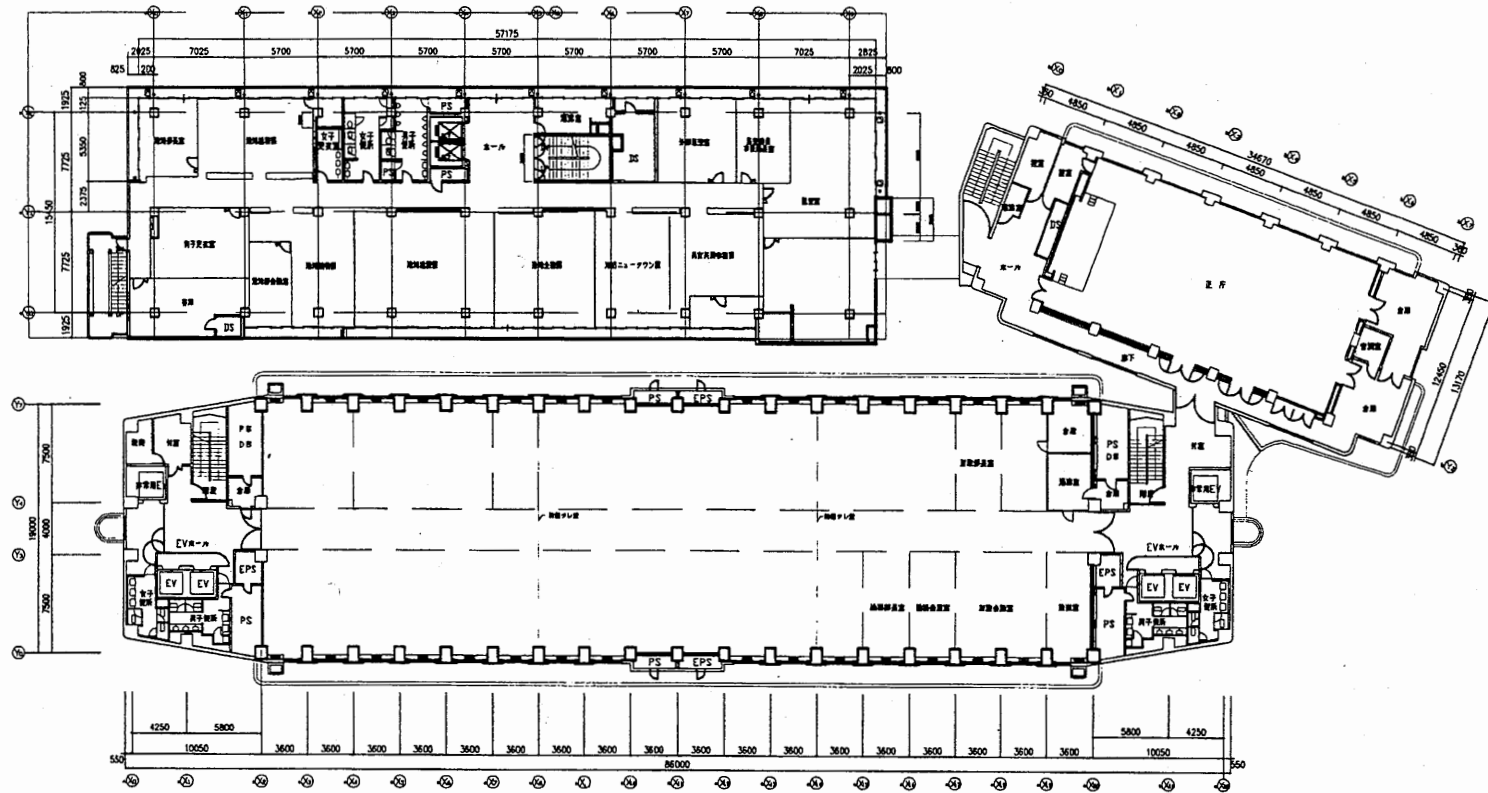

5階平面図 S 1:600


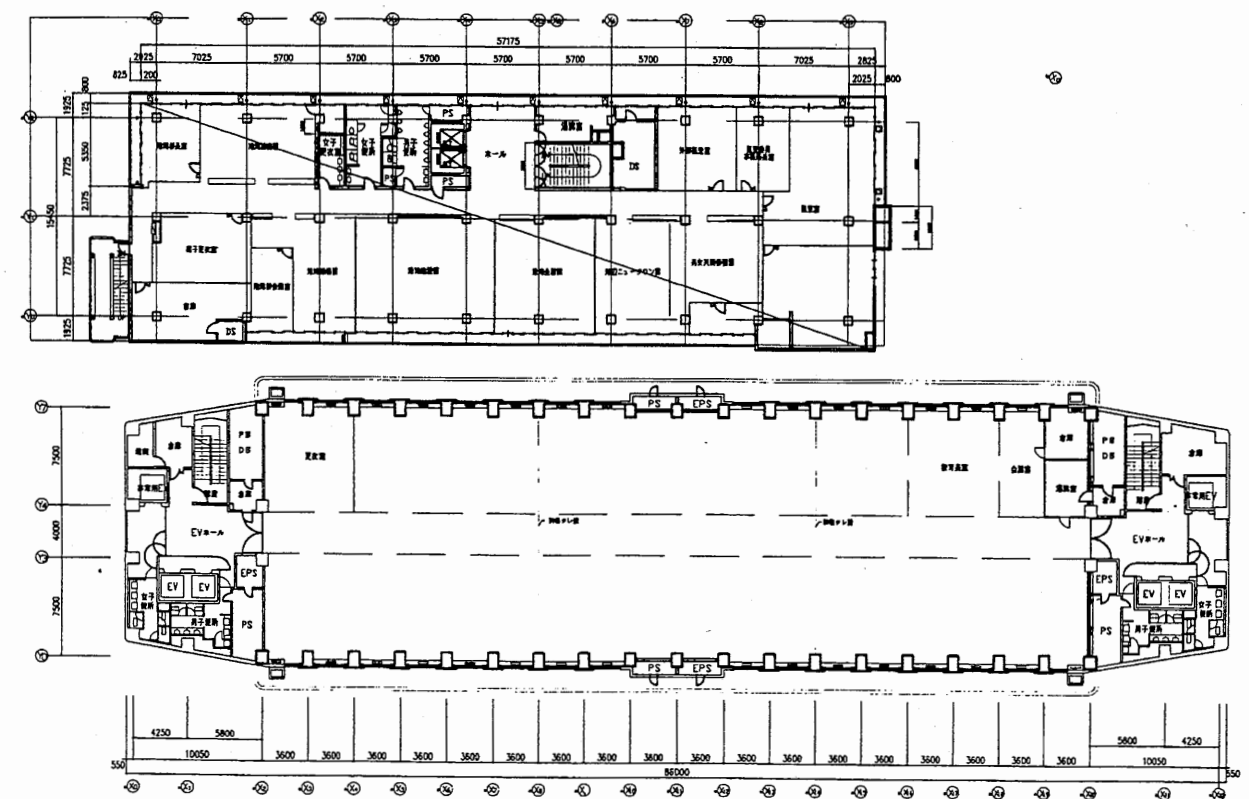


6階平面図 S 1:600

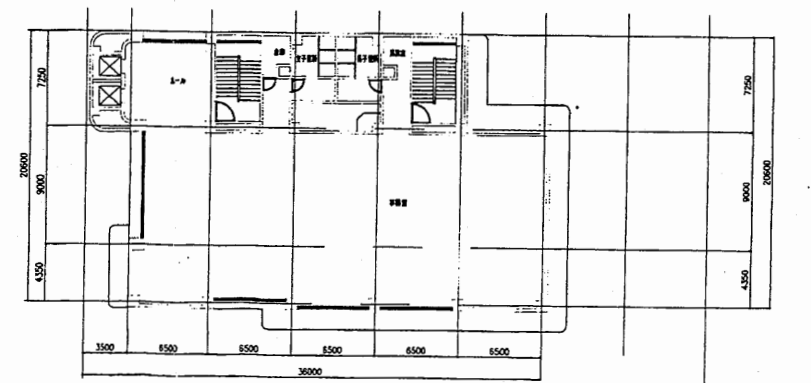
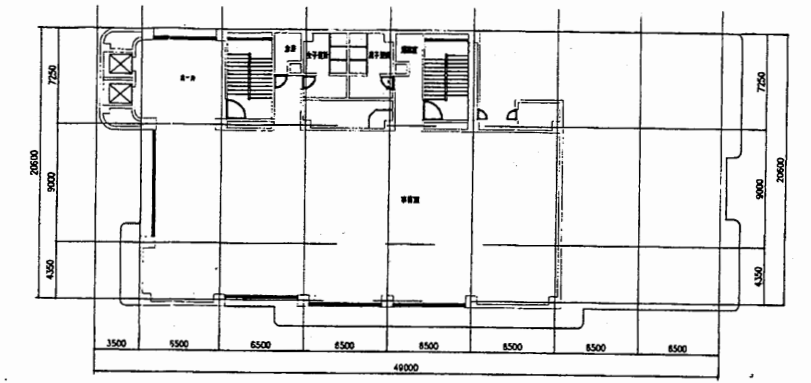


本庁舎



工事名	市役所本庁舎ほか3か所 建築基準法第12条定期点検業務委託			設計者資格 氏名	級建築士登録第 _____ 号		課長	主査等	担当者	財政部 FM推進課
図面名称	5階・6階平面図	図番		縮尺	1:600	作図	平成	年	月	

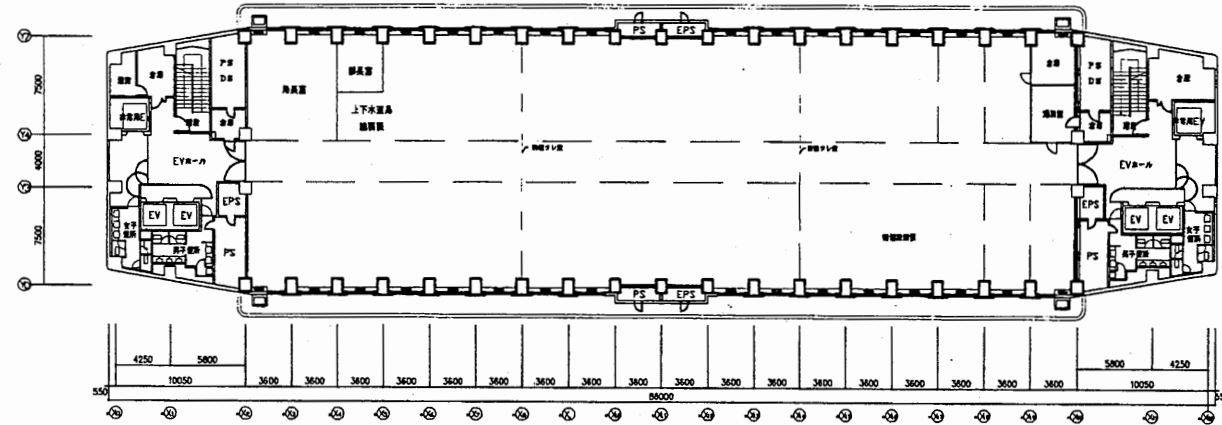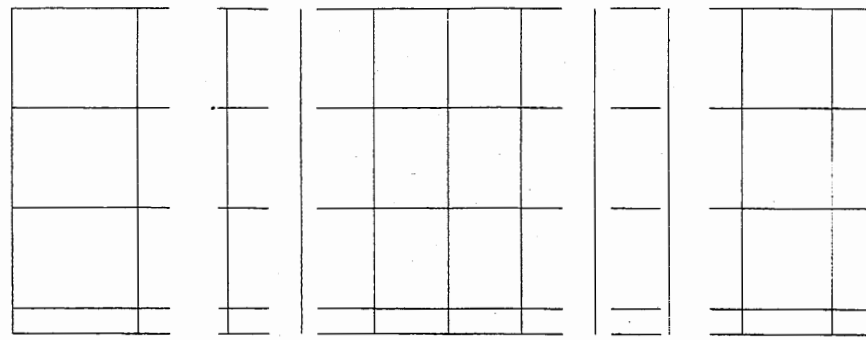

7階平面図 S 1:600

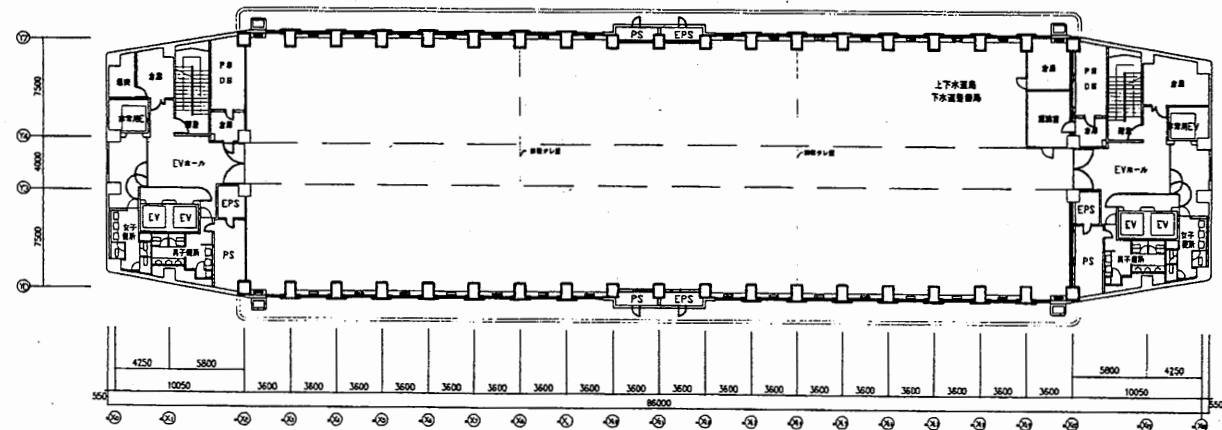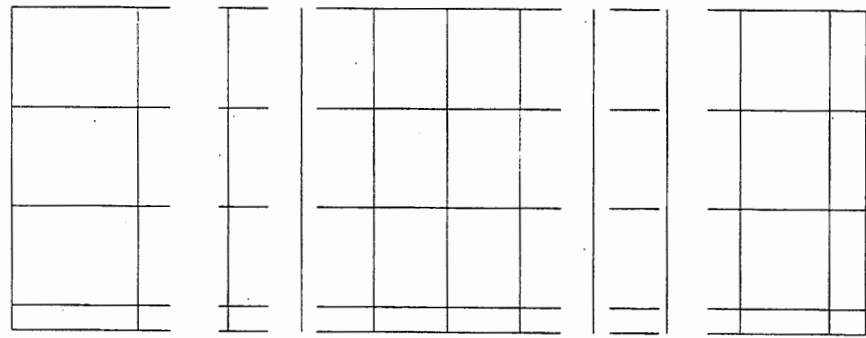


8階平面図 S 1:600

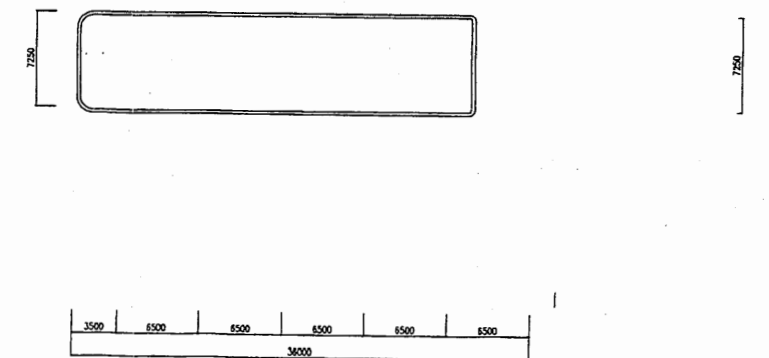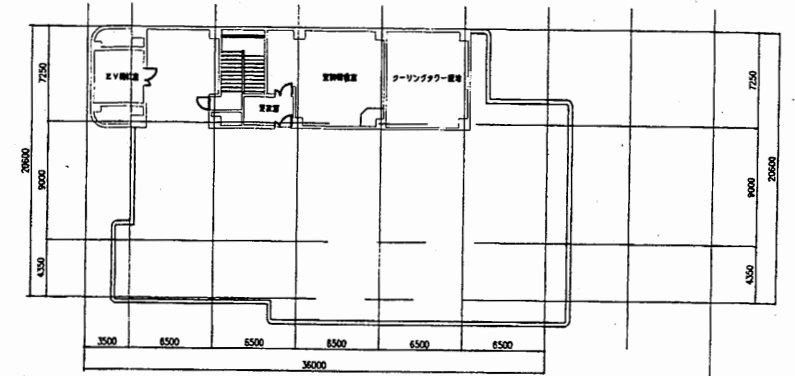


本庁舎


工事名	市役所本庁舎ほか3か所 建築基準法第12条定期点検業務委託			設計者資格 氏名	級建築士登録第 _____ 号			課長	主査等	担当者	財政部 FM推進課
図面名称	7階・8階平面図	図番	縮尺	1:600	作図	平成	年	月	日		

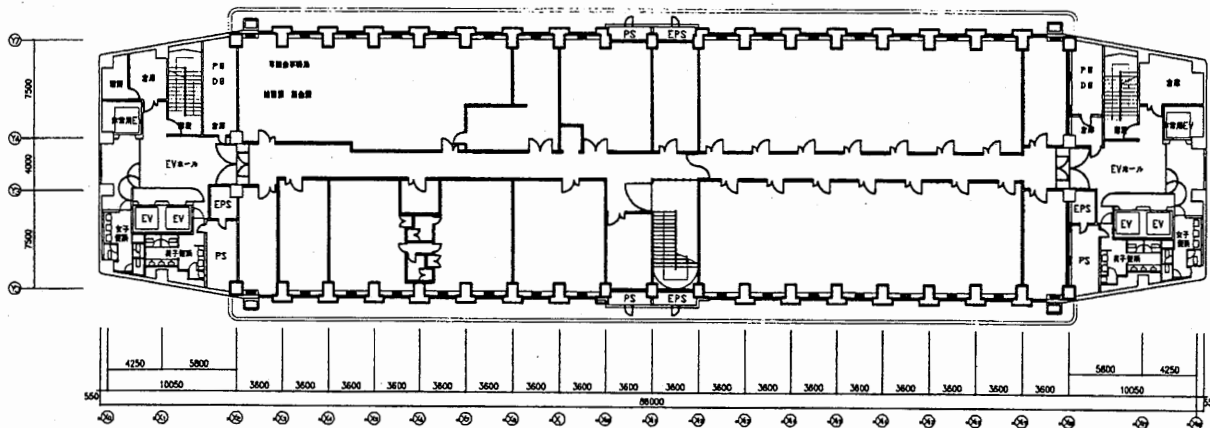


9階平面図 S 1:600

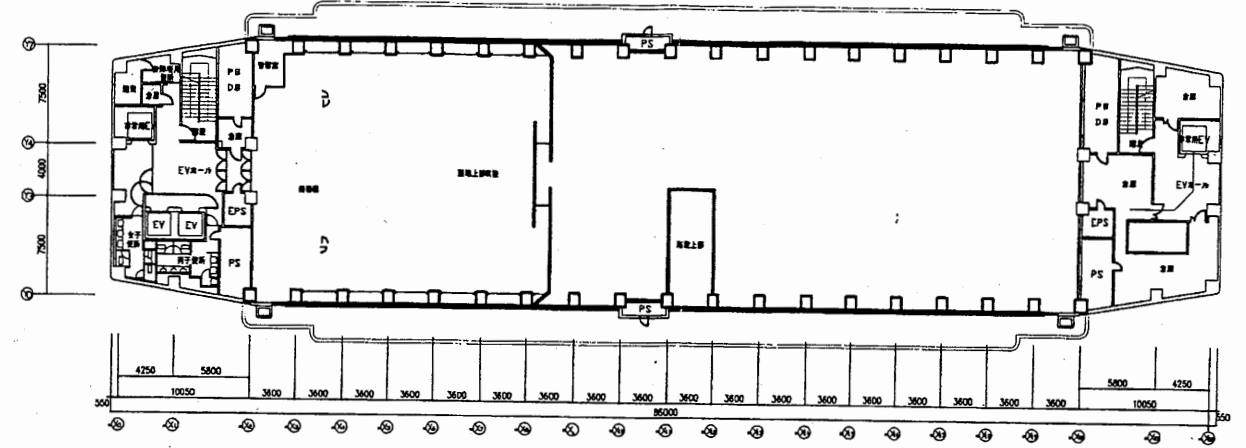

R1階平面図 S 1:600

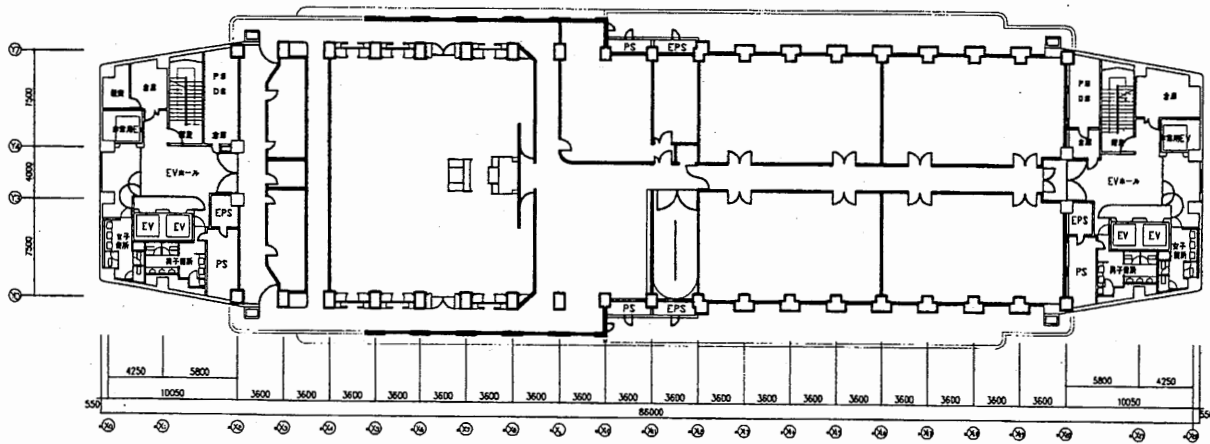


10階平面図 S 1:600

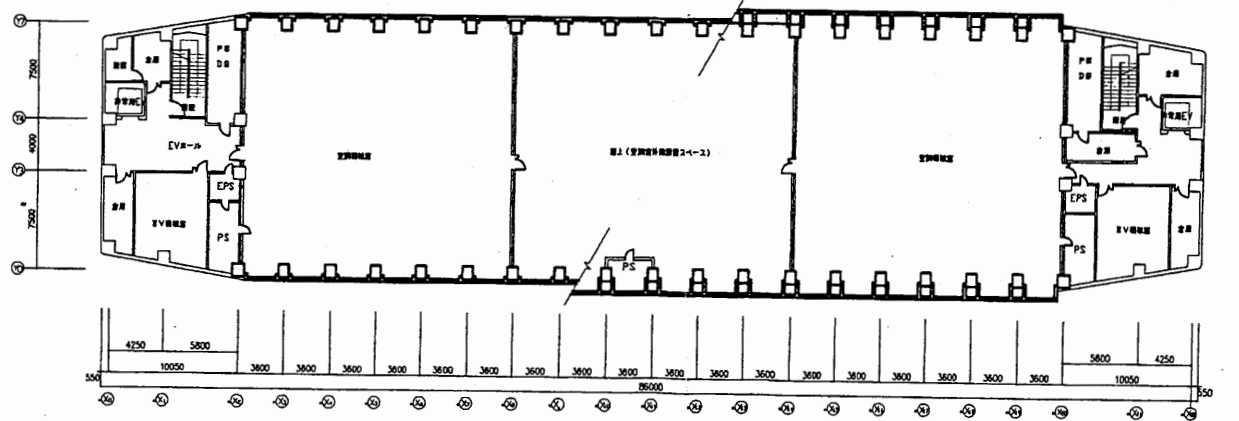

R2階平面図 S 1:600

本庁舎


工事名	市役所本庁舎ほか3か所 建築基準法第12条定期点検業務委託			設計者資格 氏名	級建築士登録第 号			課長	主査等	担当者	財政部 FM推進課
図面名称	9階・10階・R1・R2平面図	図番	縮尺	1:600	作図	平成	年	月	日		

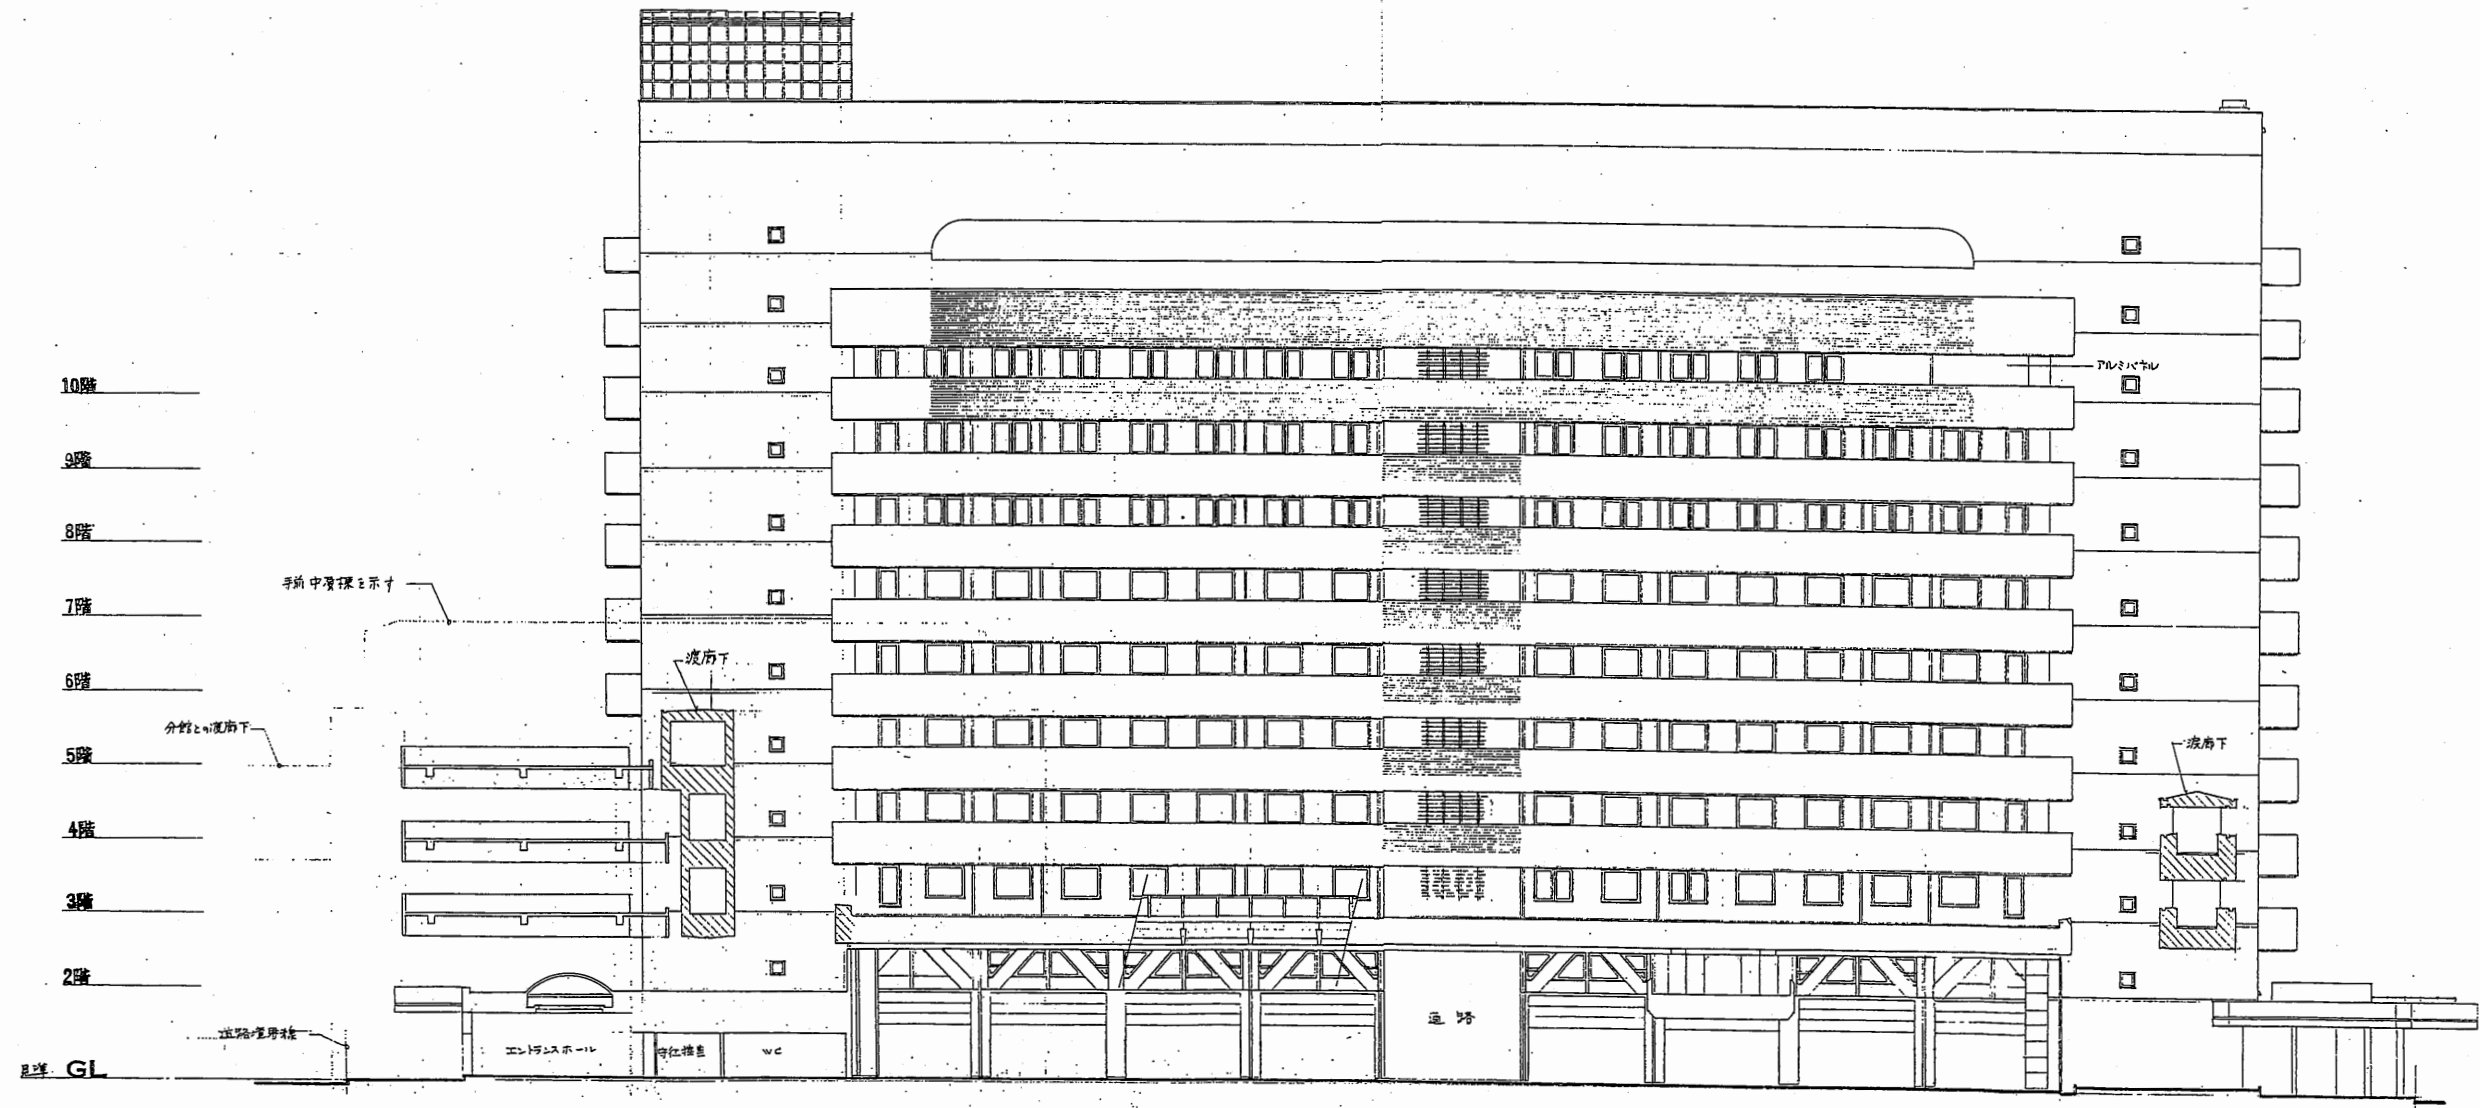

東側立面図 1 : 400

本庁舎
1号館


工事名	市役所本庁舎ほか3か所 建築基準法第12条定期点検業務委託			設計者資格 氏名	級建築士登録第 号			課長	主査等	担当者	財政部 FM推進課
図面名称	東側立面図	図番		縮尺	1 : 400	作図	平成 年 月 日				

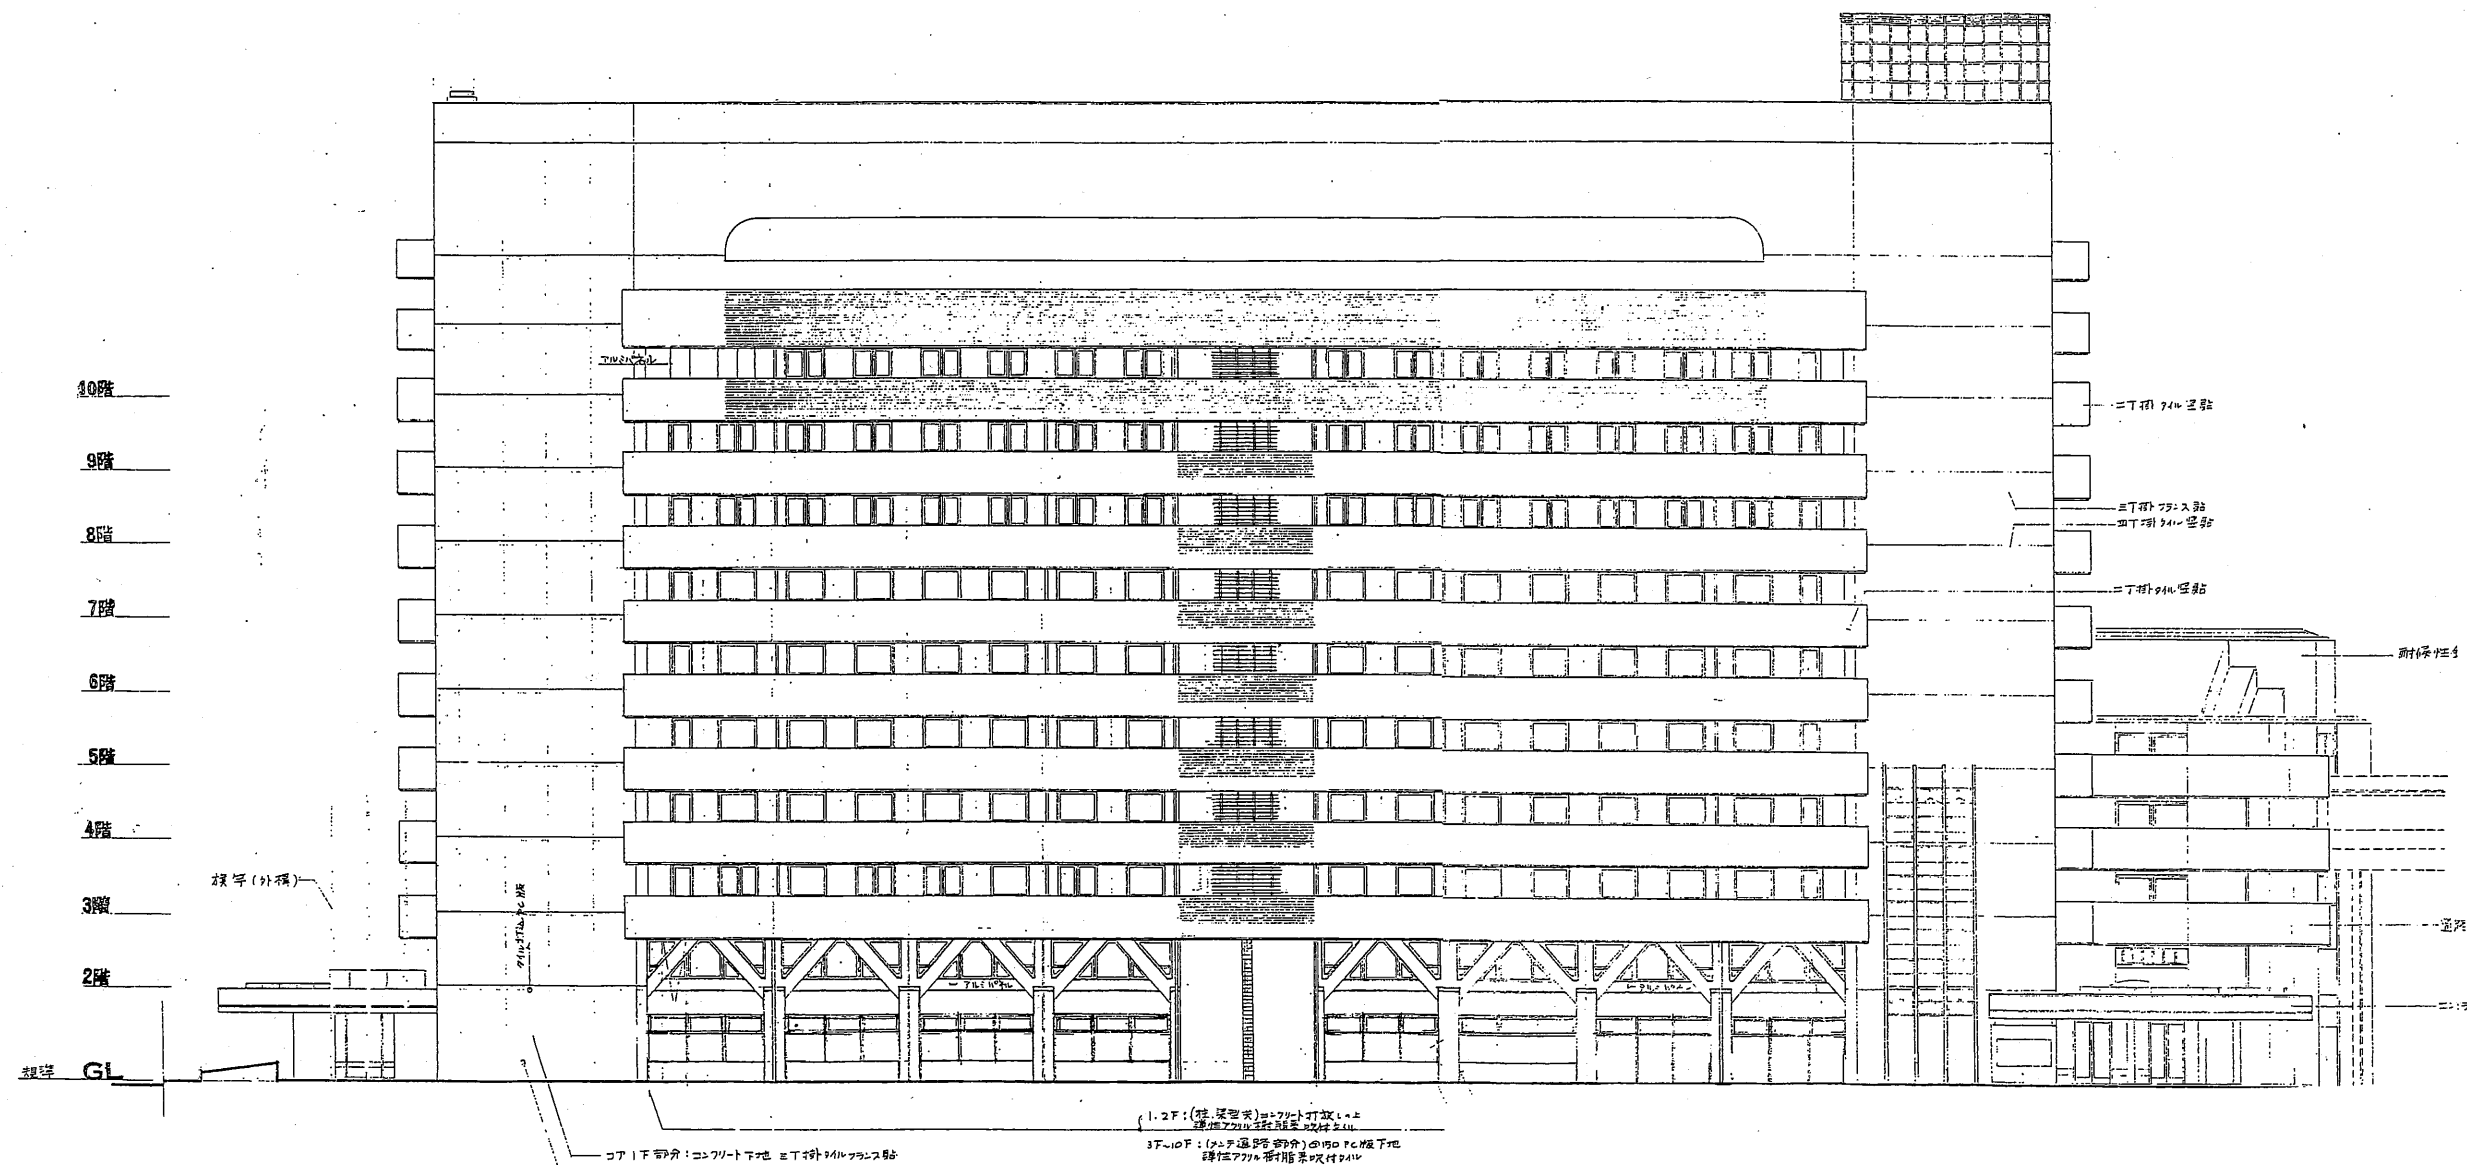


西側立面図 S 1 : 400

本庁舎
1号館

工事名	市役所本庁舎ほか3か所 建築基準法第12条定期点検業務委託			設計者資格 氏名	級建築士登録第 号			課長	主査等	担当者	財政部 FM推進課
図面名称	西側立面図	図番		縮尺	1 : 400	作図	平成 年 月 日				

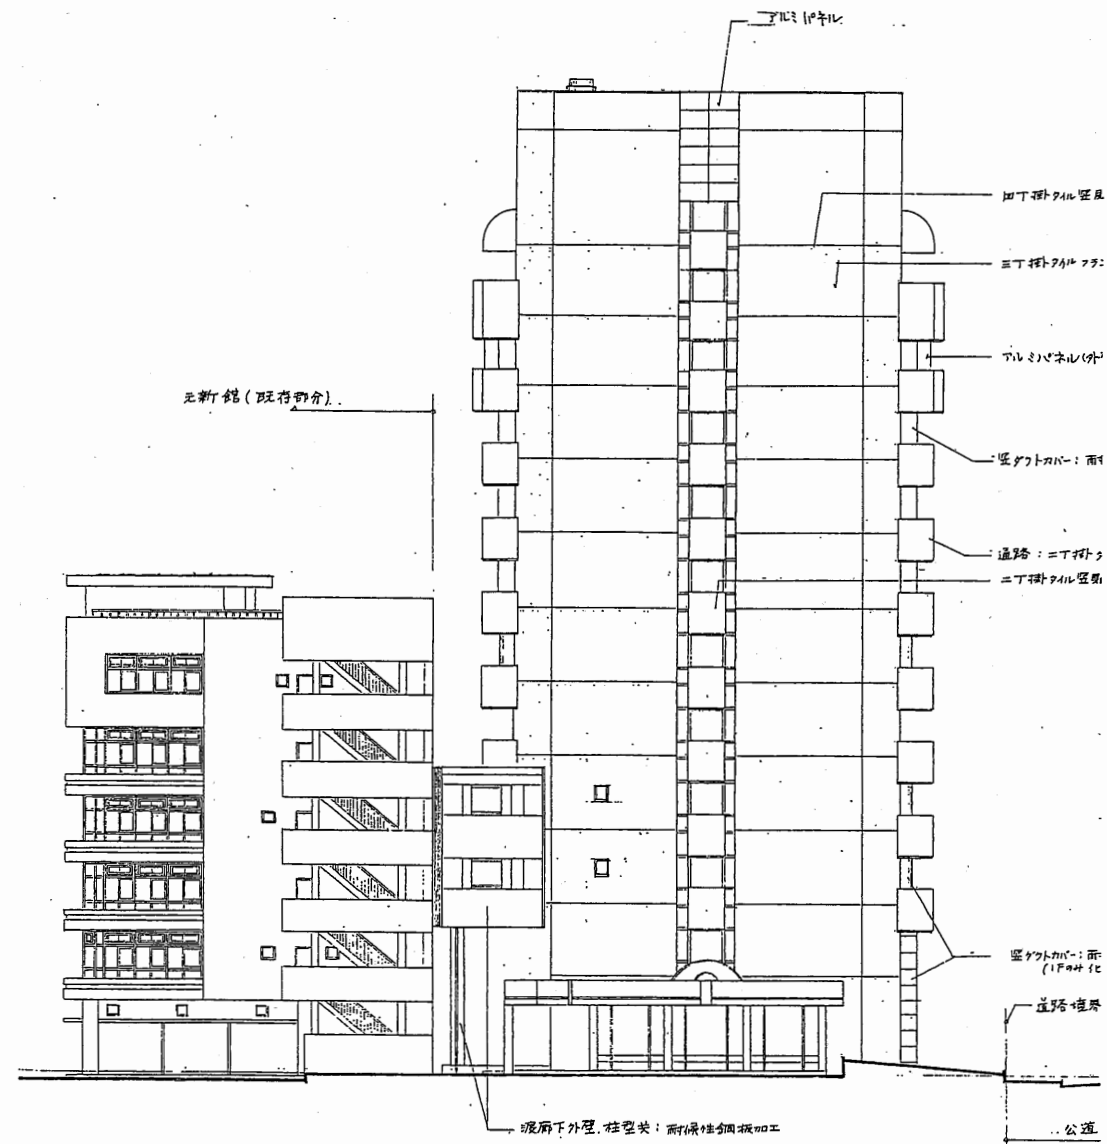


北側立面図 S 1:400

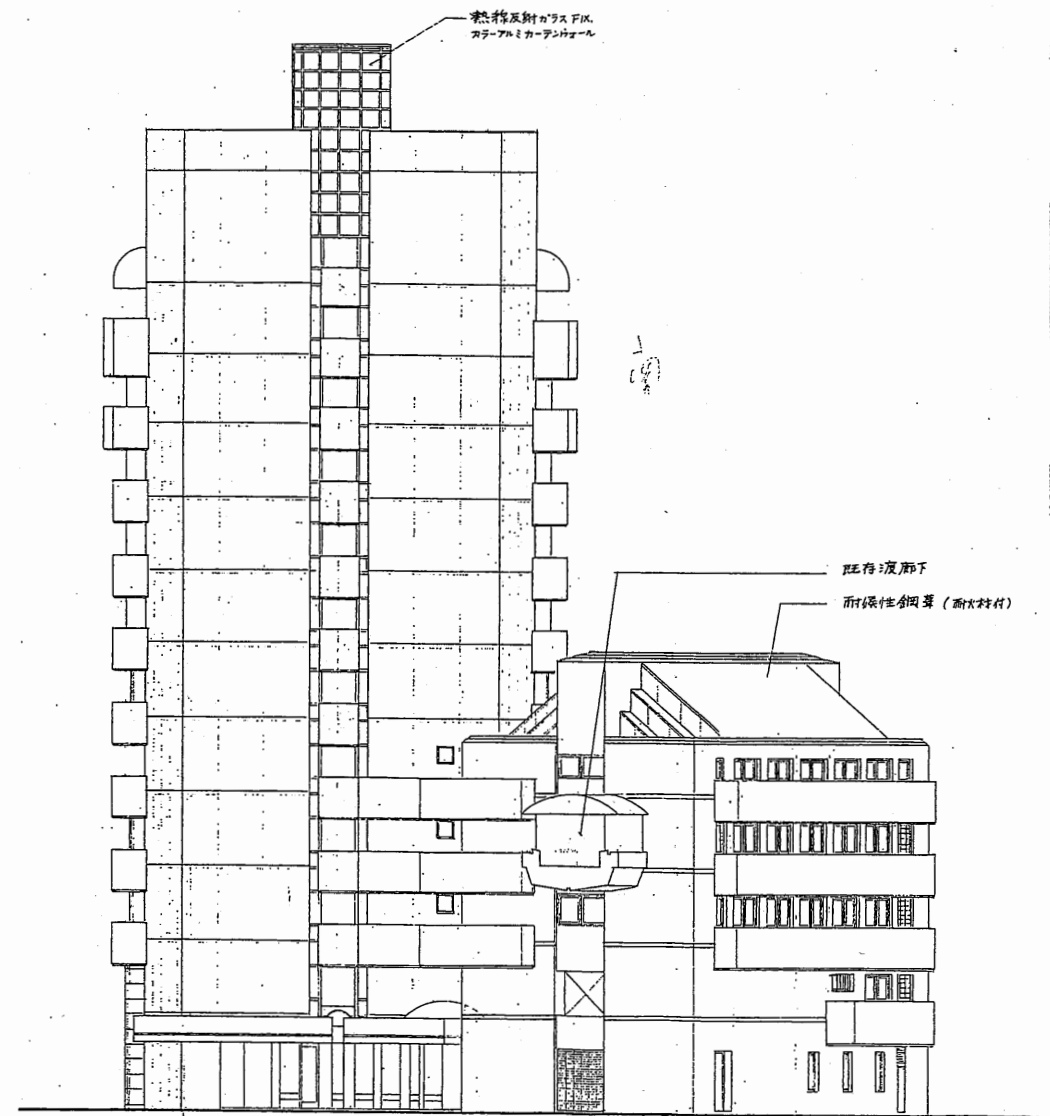

南側立面図 S 1:400

本庁舎
1号館


工事名	市役所本庁舎ほか3か所 建築基準法第12条定期点検業務委託			設計者資格 氏名	級建築士登録第 号			課長	主査等	担当者	財政部 FM推進課
図面名称	北・南立面図	図番	縮尺	1:400	作図	平成 年 月 日					

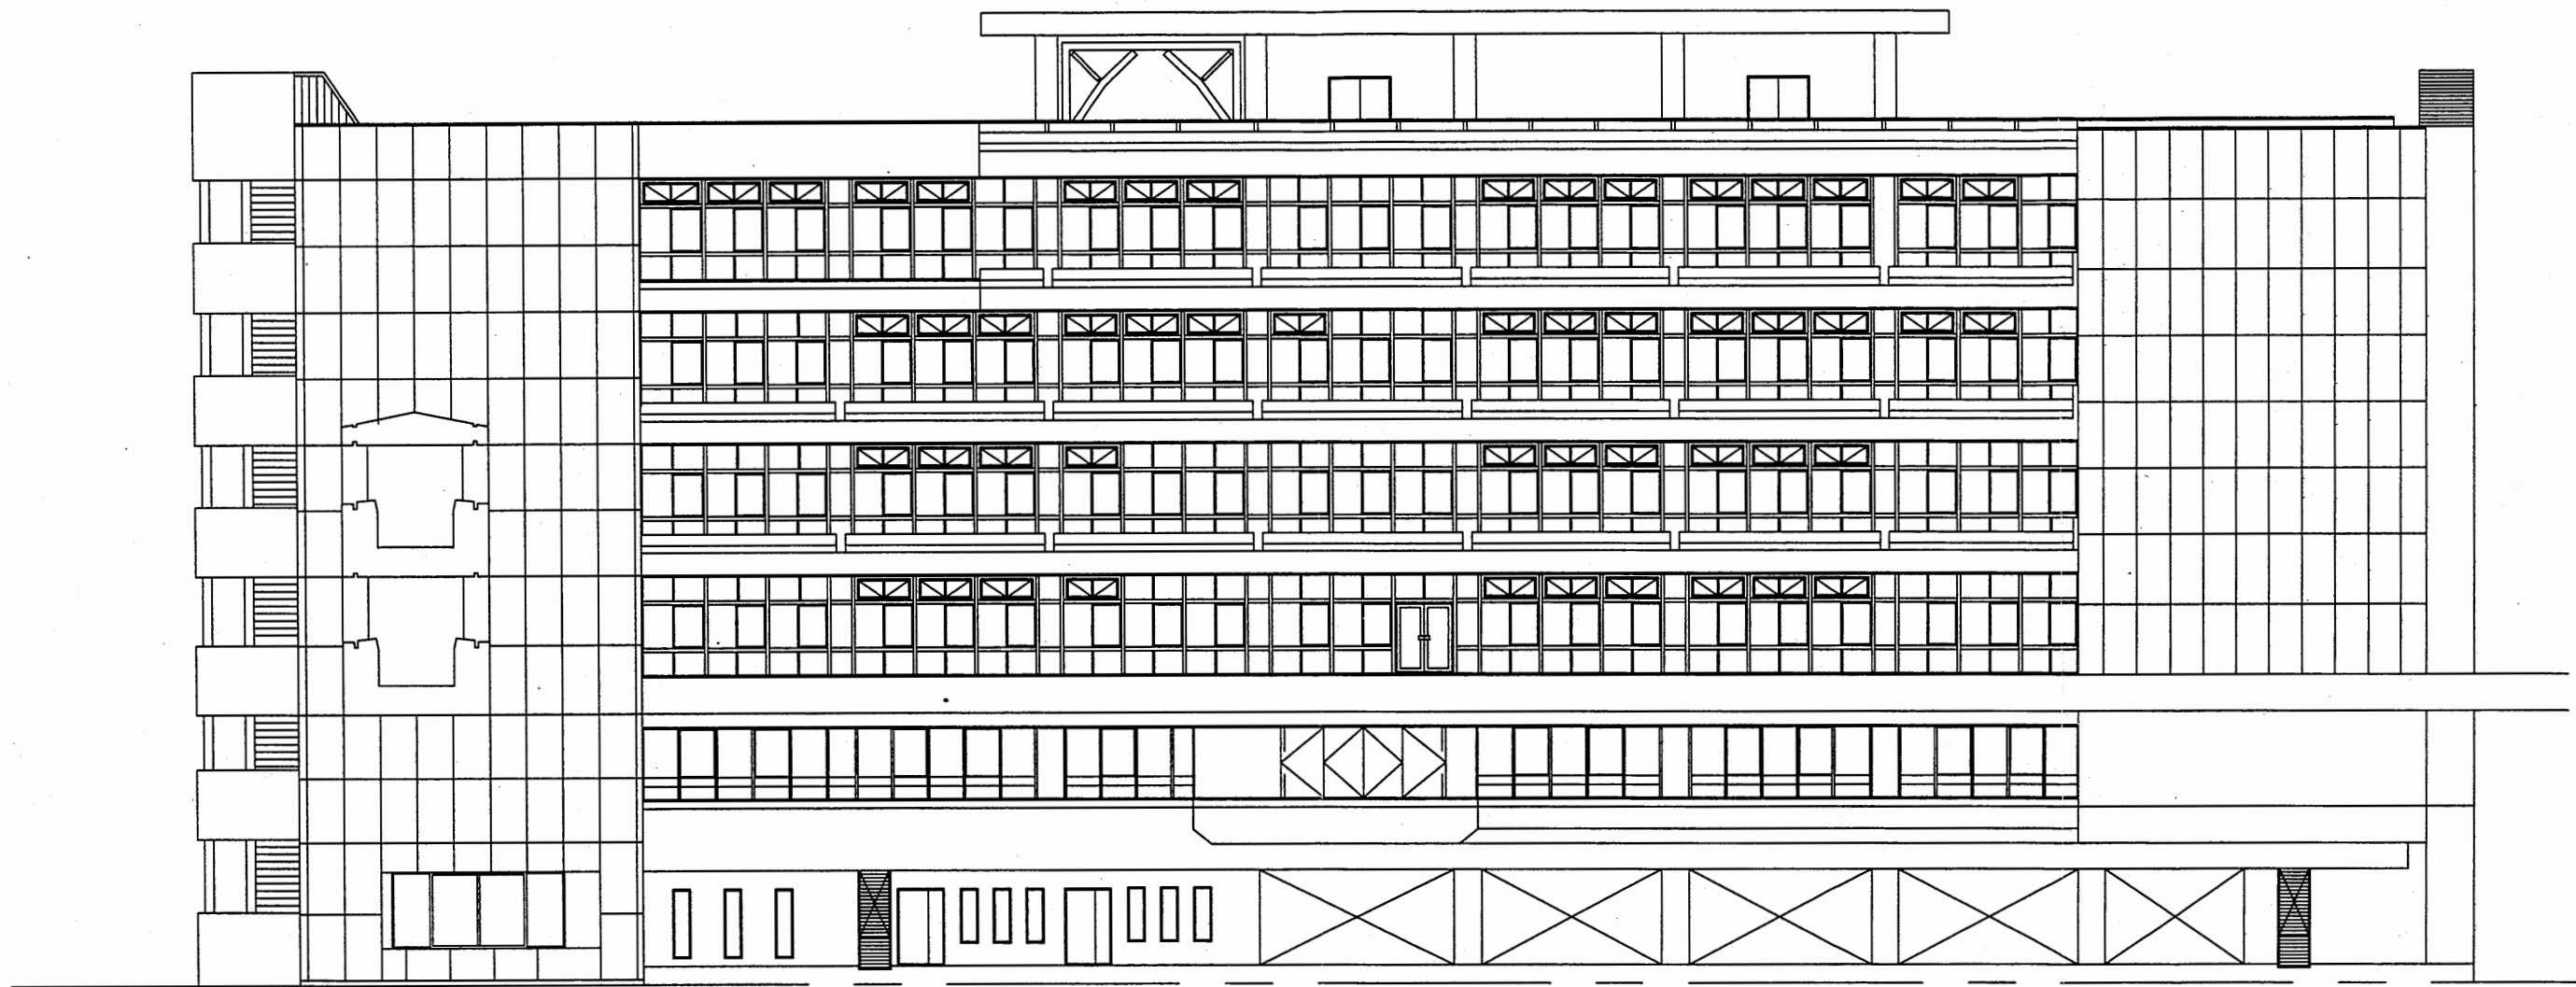

西側立面図


本庁舎
2号館

工事名	市役所本庁舎ほか3か所 建築基準法第12条定期点検業務委託			設計者資格 氏名	級建築士登録第 号			課長	主査等	担当者	財政部 FM推進課
図面名称	西側立面図	図番	縮尺	S 1:200	作図	平成	年	月	日		

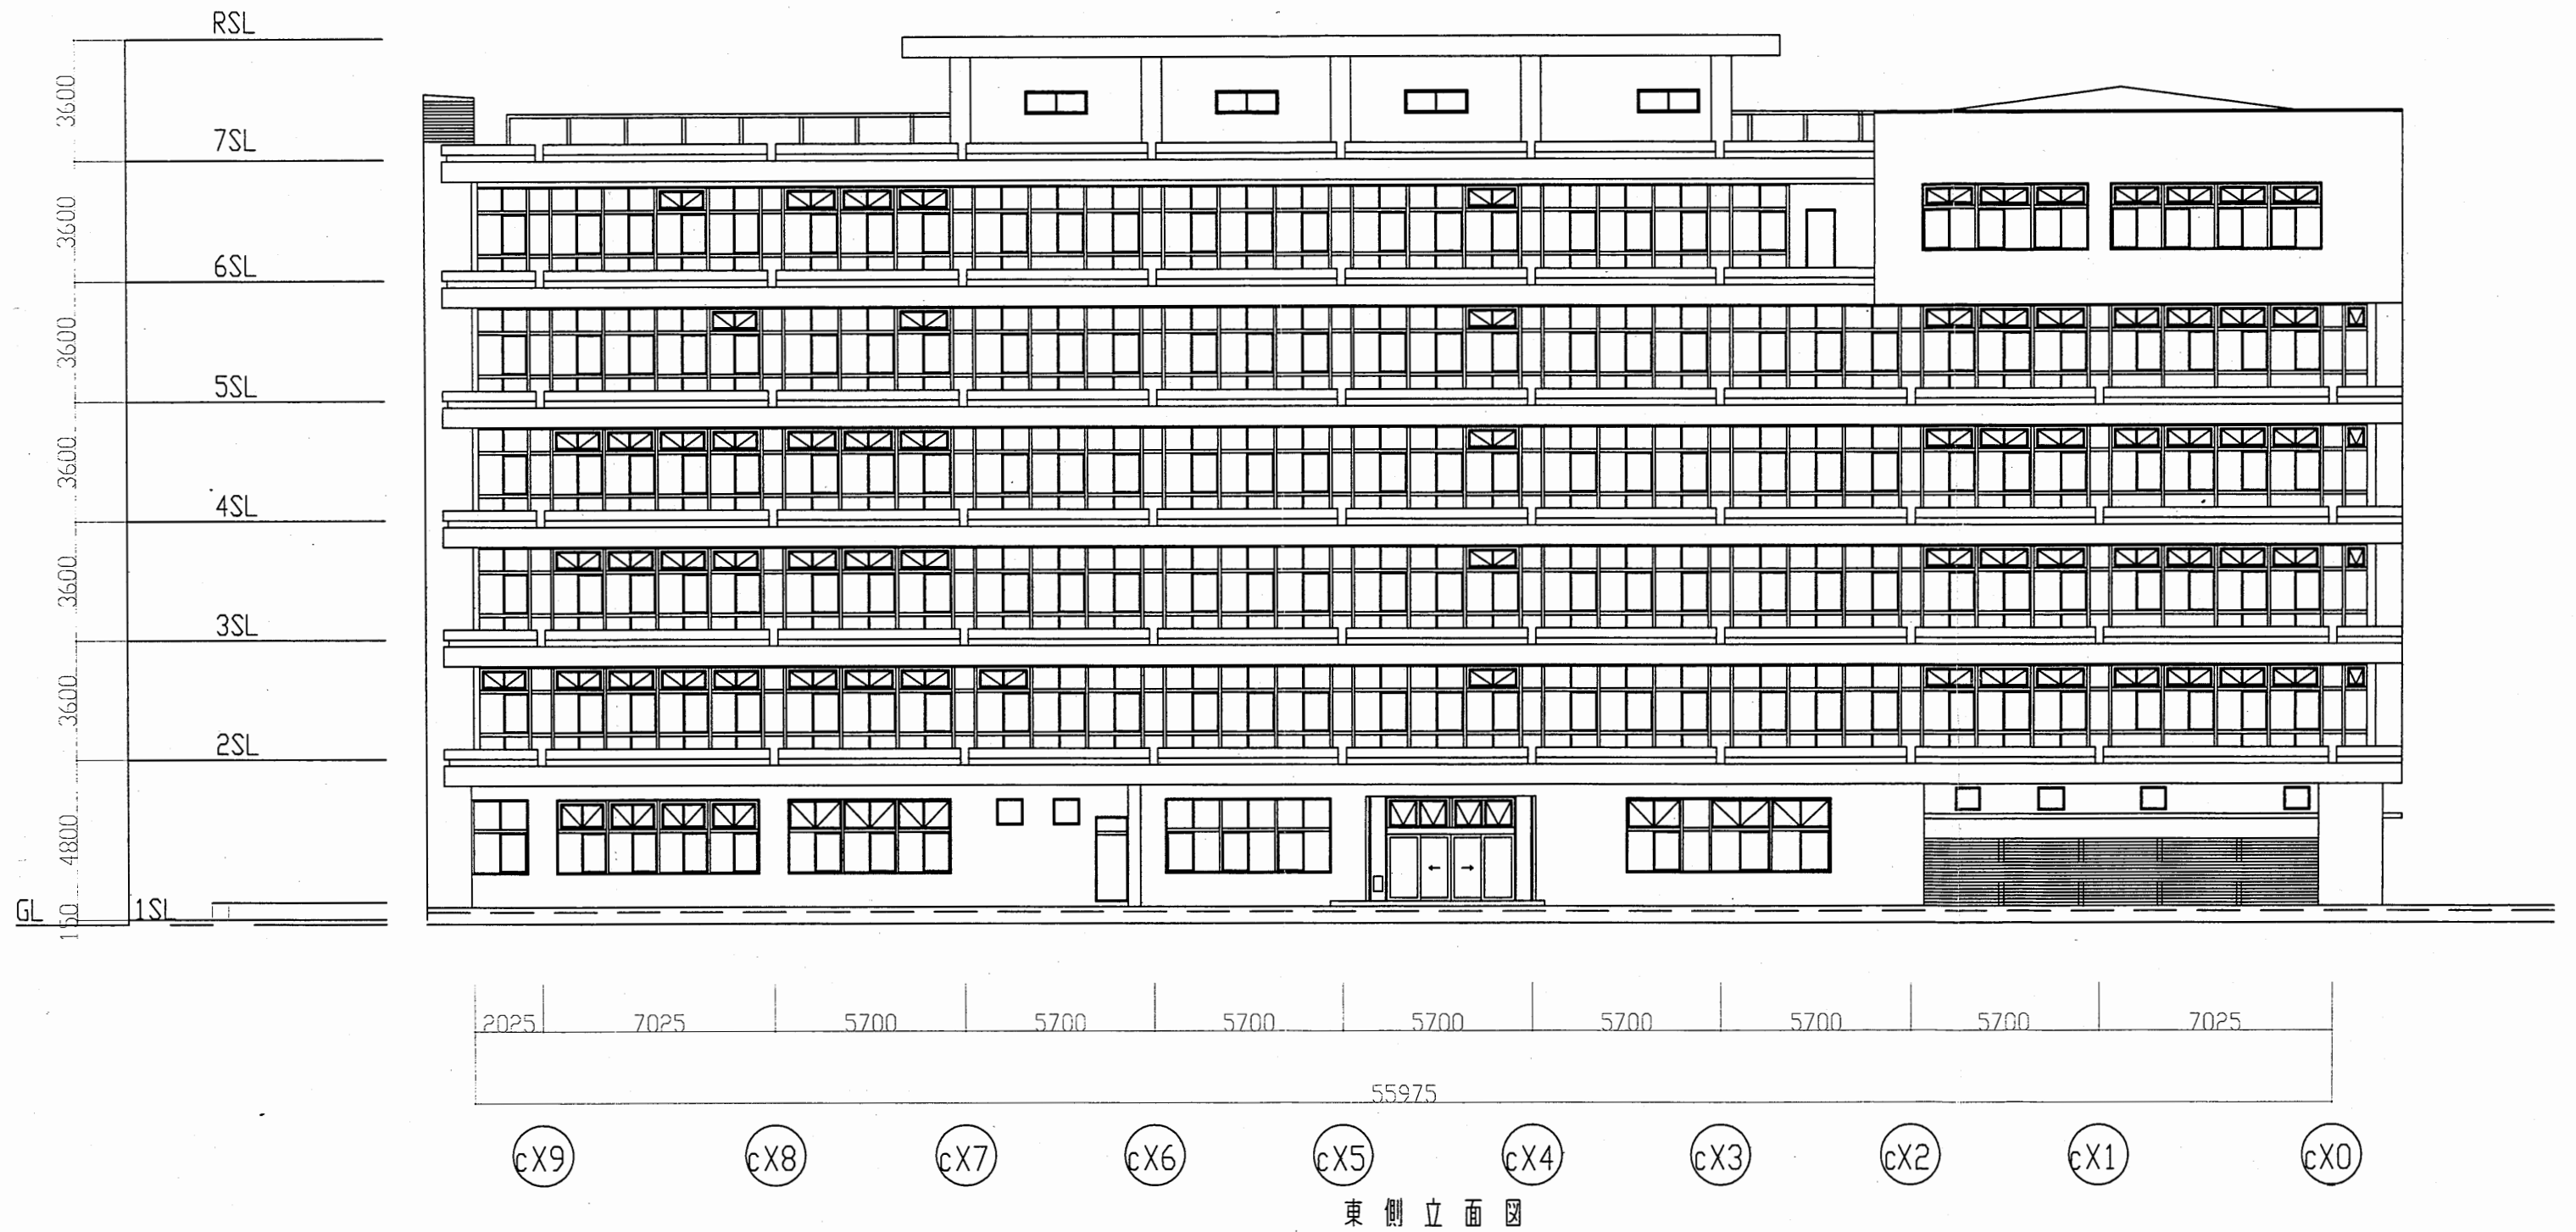


本庁舎
2号館

工事名	市役所本庁舎ほか3か所 建築基準法第12条定期点検業務委託			設計者資格 氏名	級建築士登録第 号			課長	主査等	担当者	財政部 FM推進課
図面名称	東側立面図	図番	縮尺	S 1:200	作図	平成 年 月 日					

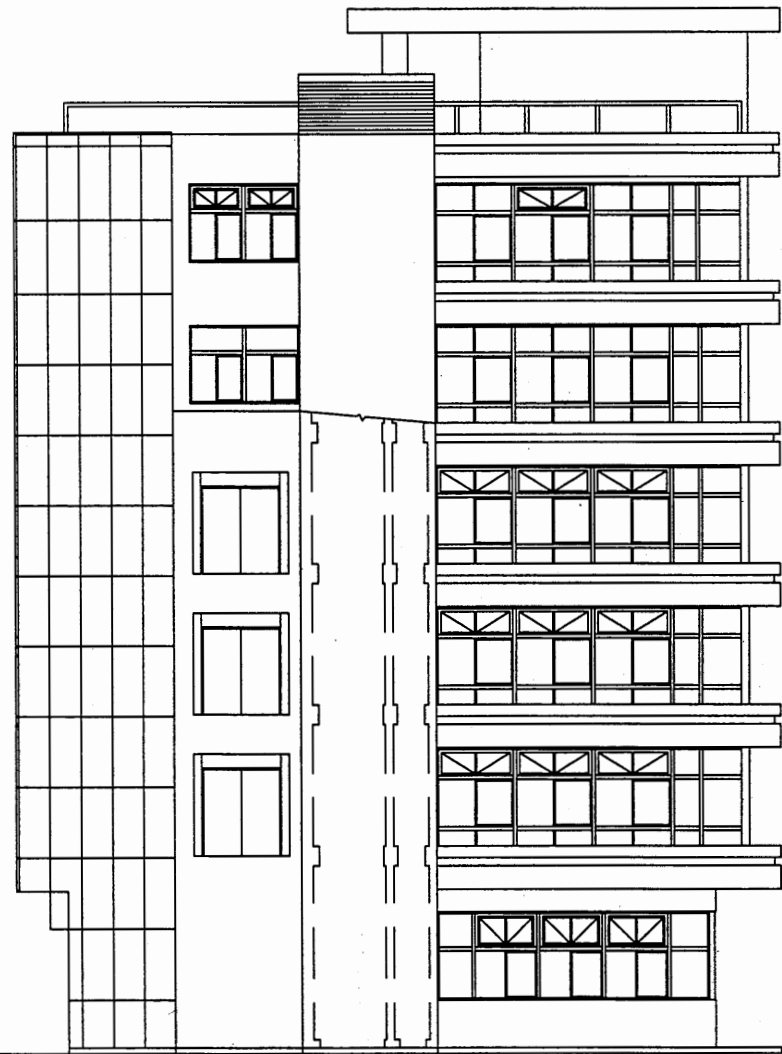


南側立面図

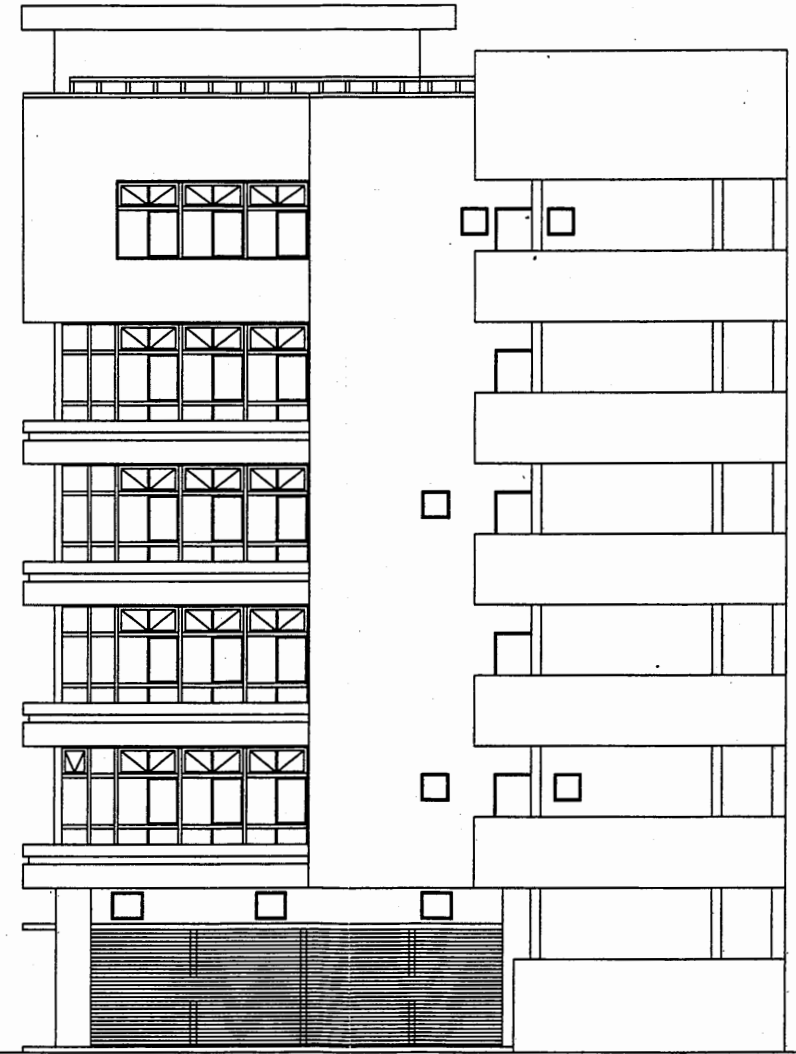


北側立面図

本庁舎
2号館


工事名	市役所本庁舎ほか3か所 建築基準法第12条定期点検業務委託			設計者資格 氏名	級建築士登録第 号			課長	主査等	担当者	財政部 FM推進課
図面名称	南・北側立面図	図番	縮尺	S 1:200	作図	平成 年 月 日					

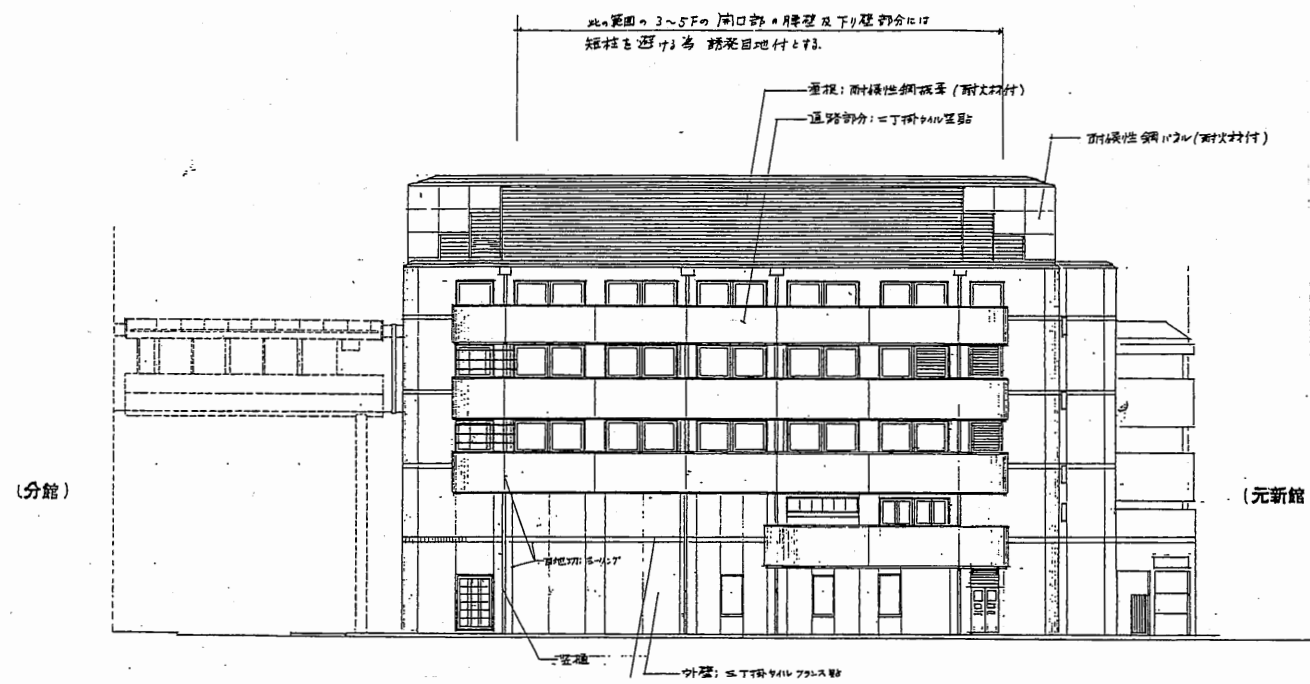


東側立面図 S 1 : 400

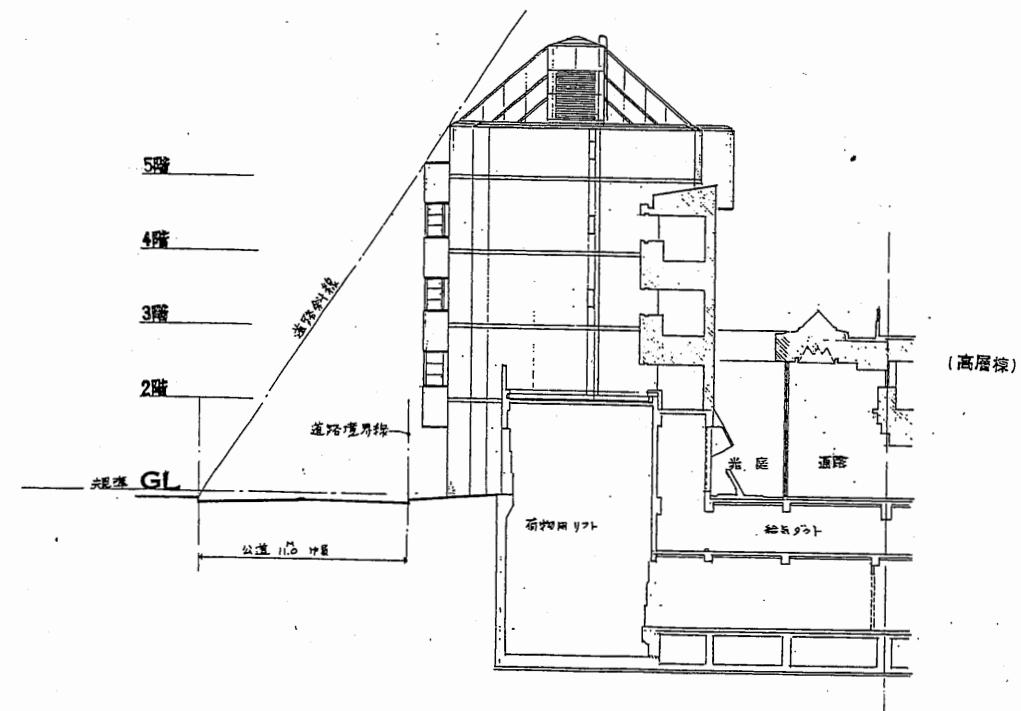

北側立面図 S 1 : 400

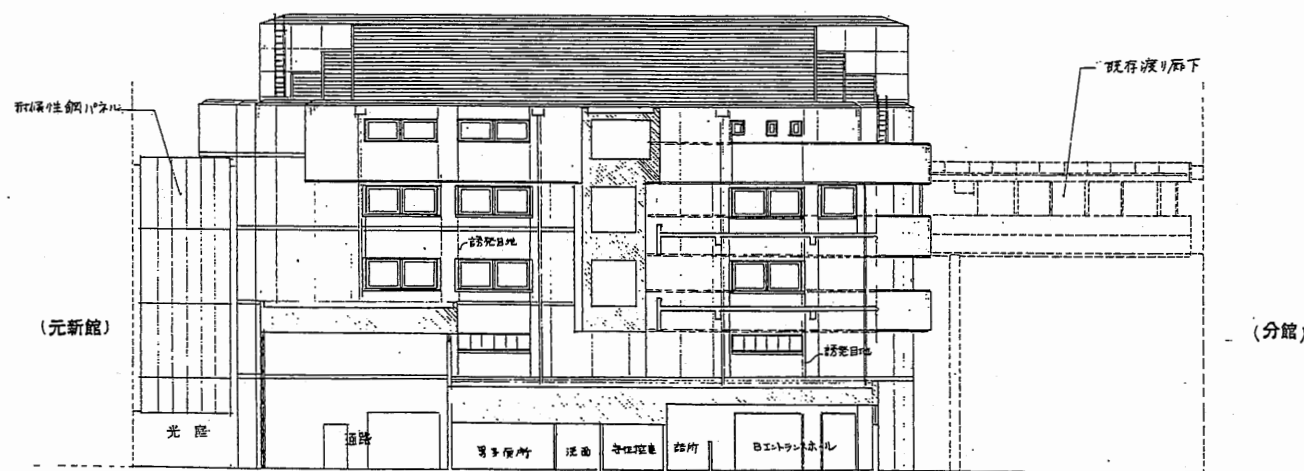


西側立面図 S 1 : 400

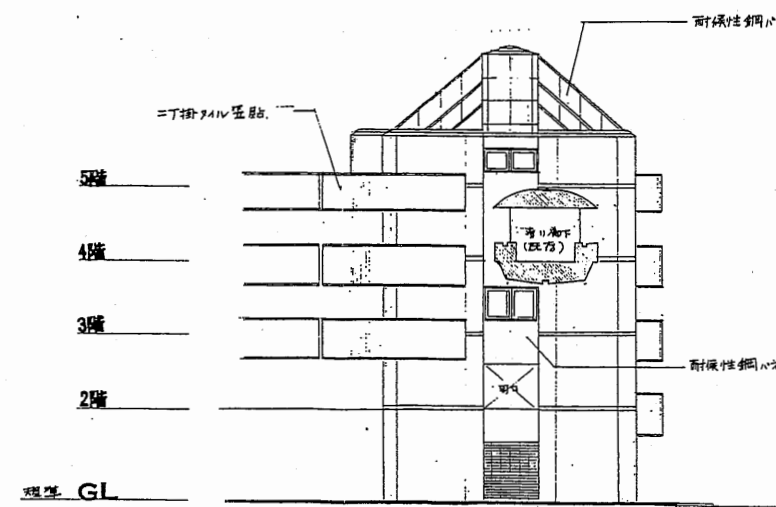

南側立面図 S 1 : 400

本庁舎
3号館


工事名	市役所本庁舎ほか3か所 建築基準法第12条定期点検業務委託				設計者資格 氏名	級建築士登録第 号				課長	主査等	担当者	財政部 FM推進課
図面名称	各立面図	図番	縮尺	1 : 400	作図	平成	年	月	日				

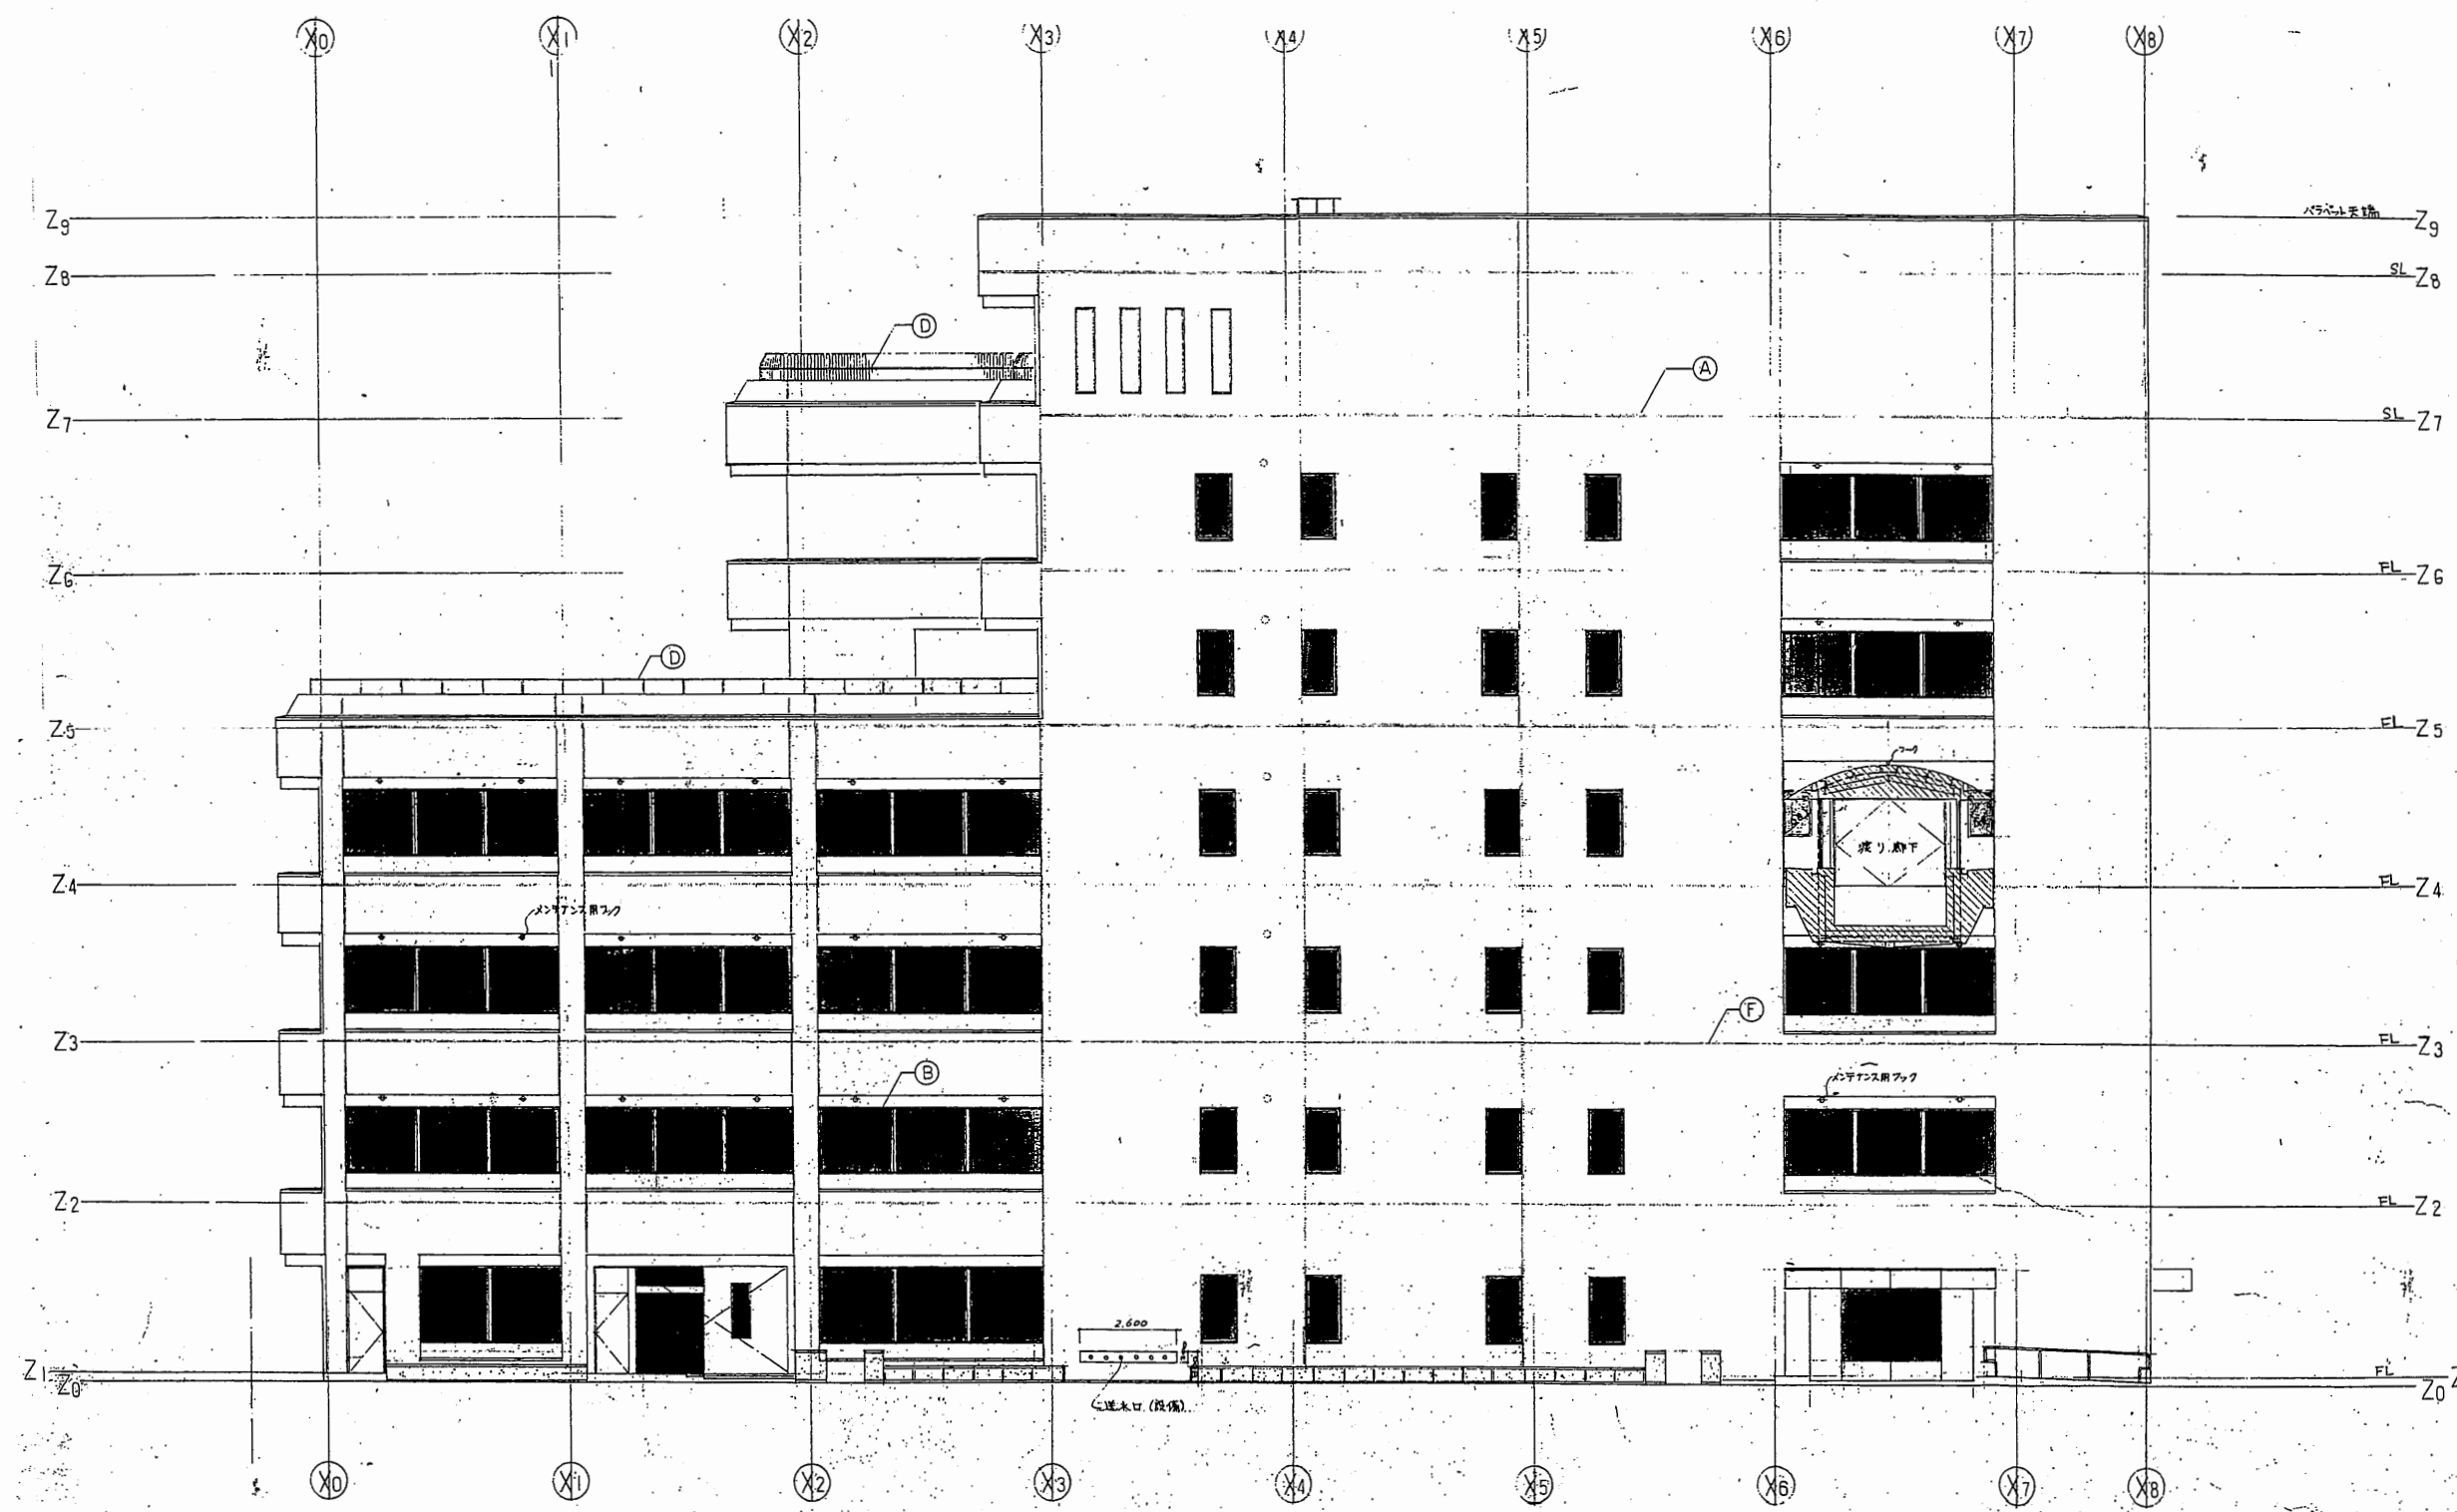

北側立面図 縮尺 1:100


本庁舎
分館

工事名	市役所本庁舎ほか3か所 建築基準法第12条定期点検業務委託			設計者資格 氏名	級建築士登録第 号			課長	主査等	担当者	財政部 FM推進課
図面名称	北側立面図	図番		縮尺	N.S	作図	平成 年 月 日				

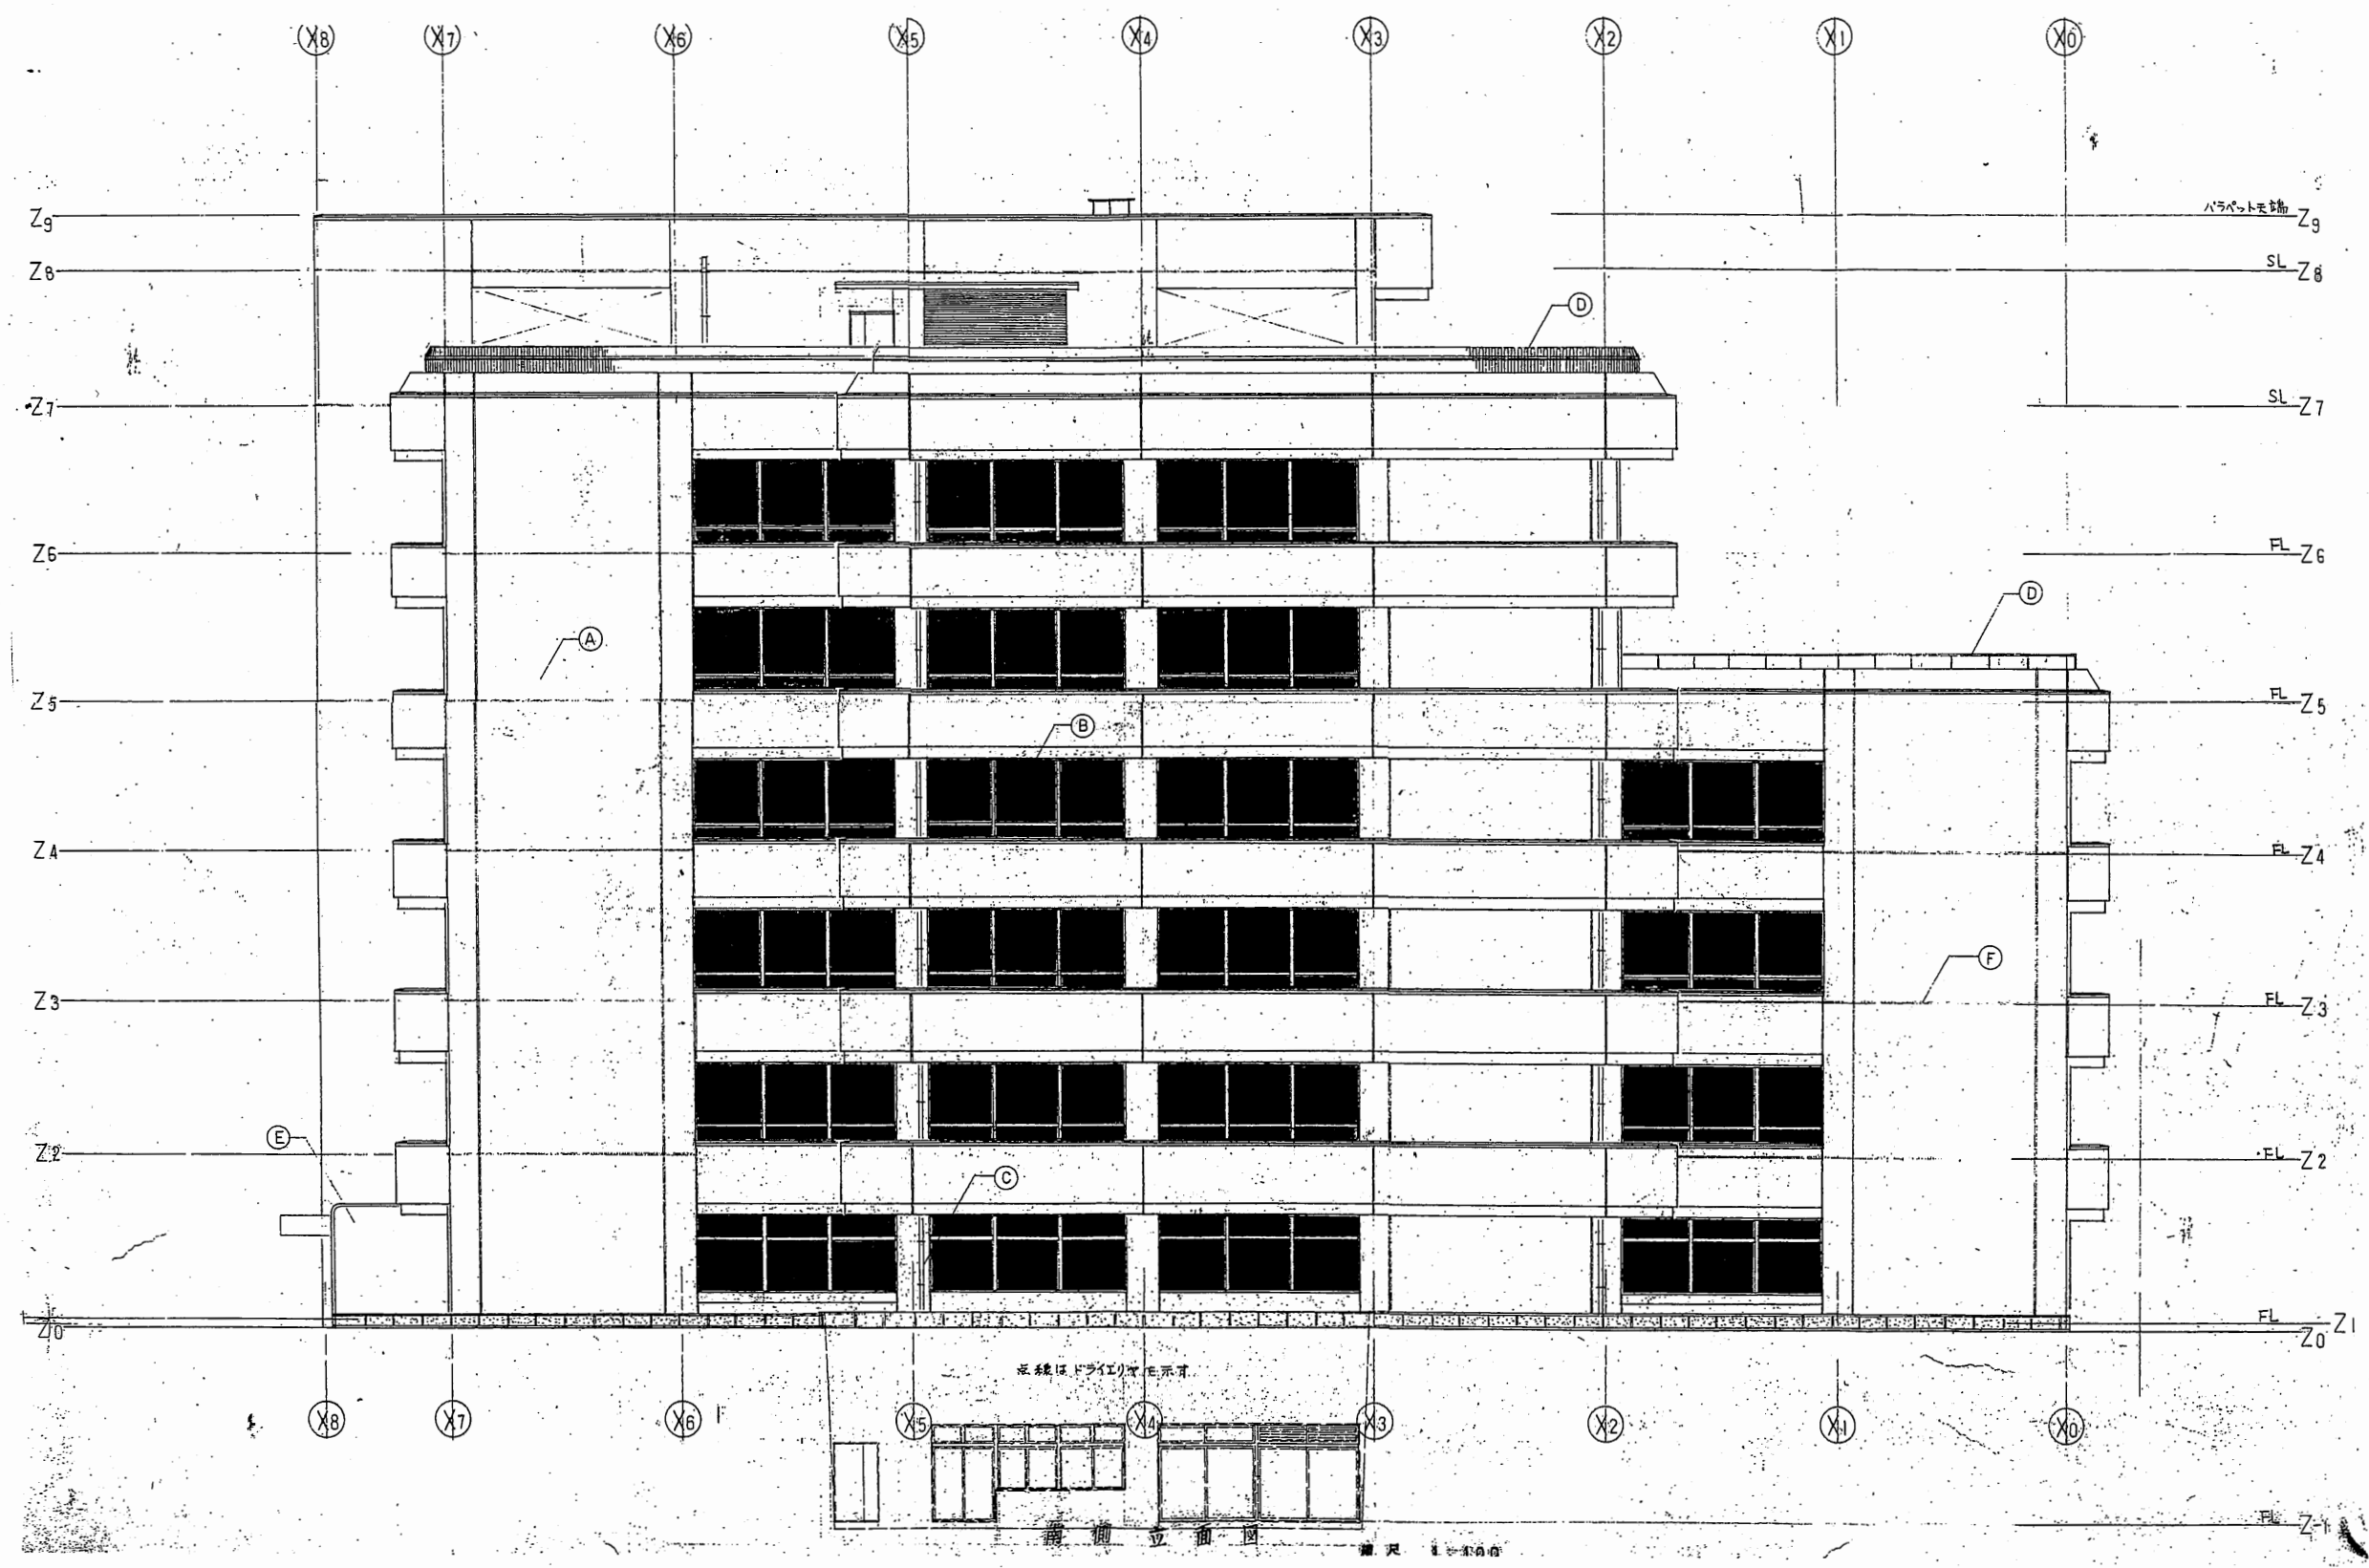


本庁舎
分館

工事名	市役所本庁舎ほか3か所 建築基準法第12条定期点検業務委託			設計者資格 氏名	級建築士登録第 号			課長	主査等	担当者	財政部 FM推進課
図面名称	南川立面図	図番	縮尺	N.S	作図	平成 年 月 日					

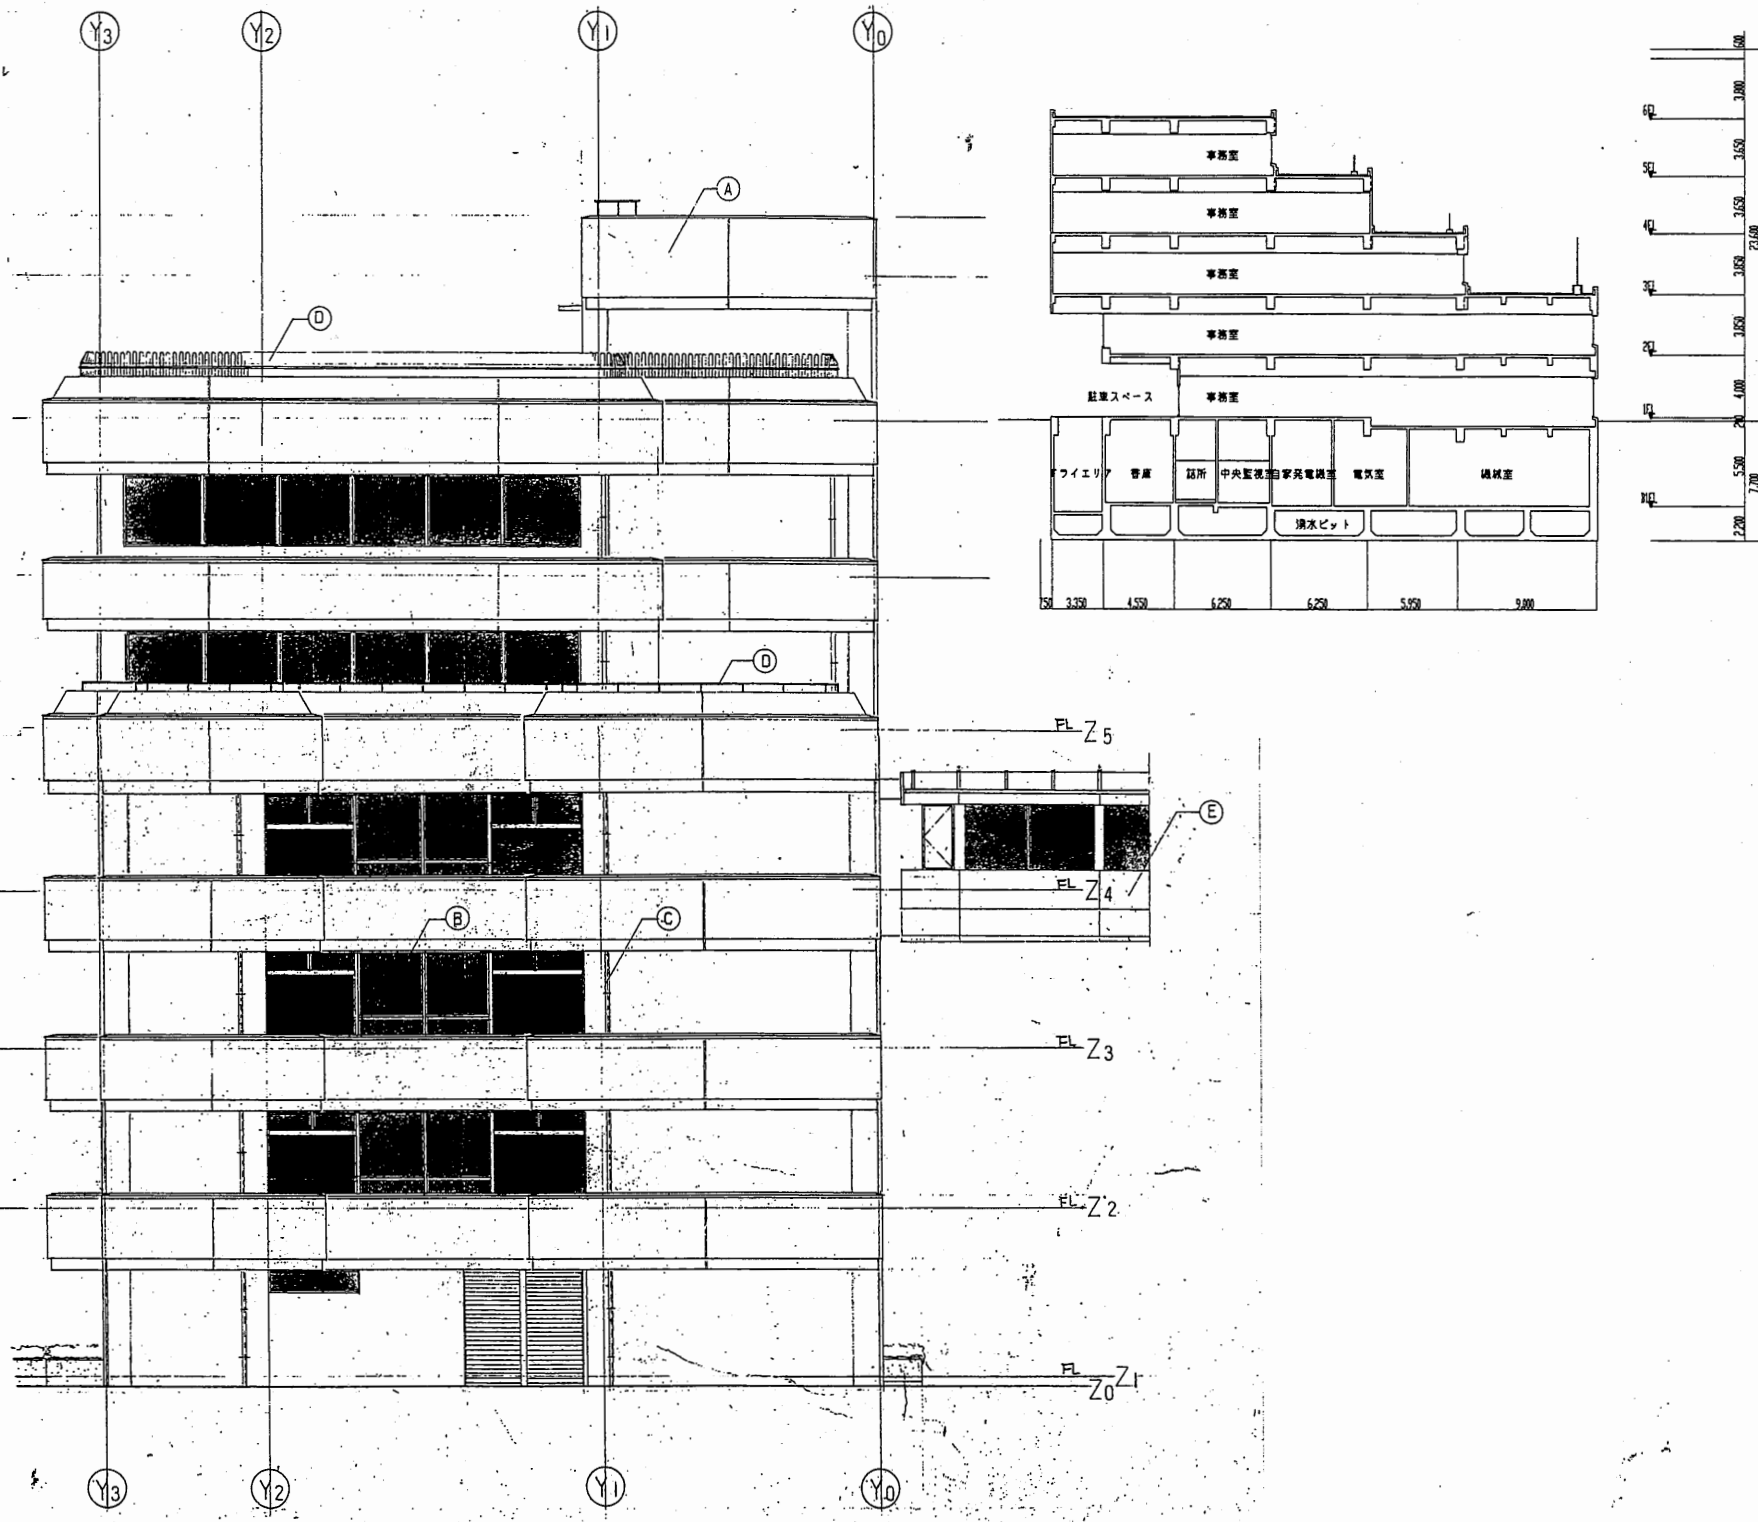


東側立面図 縮尺 1:100

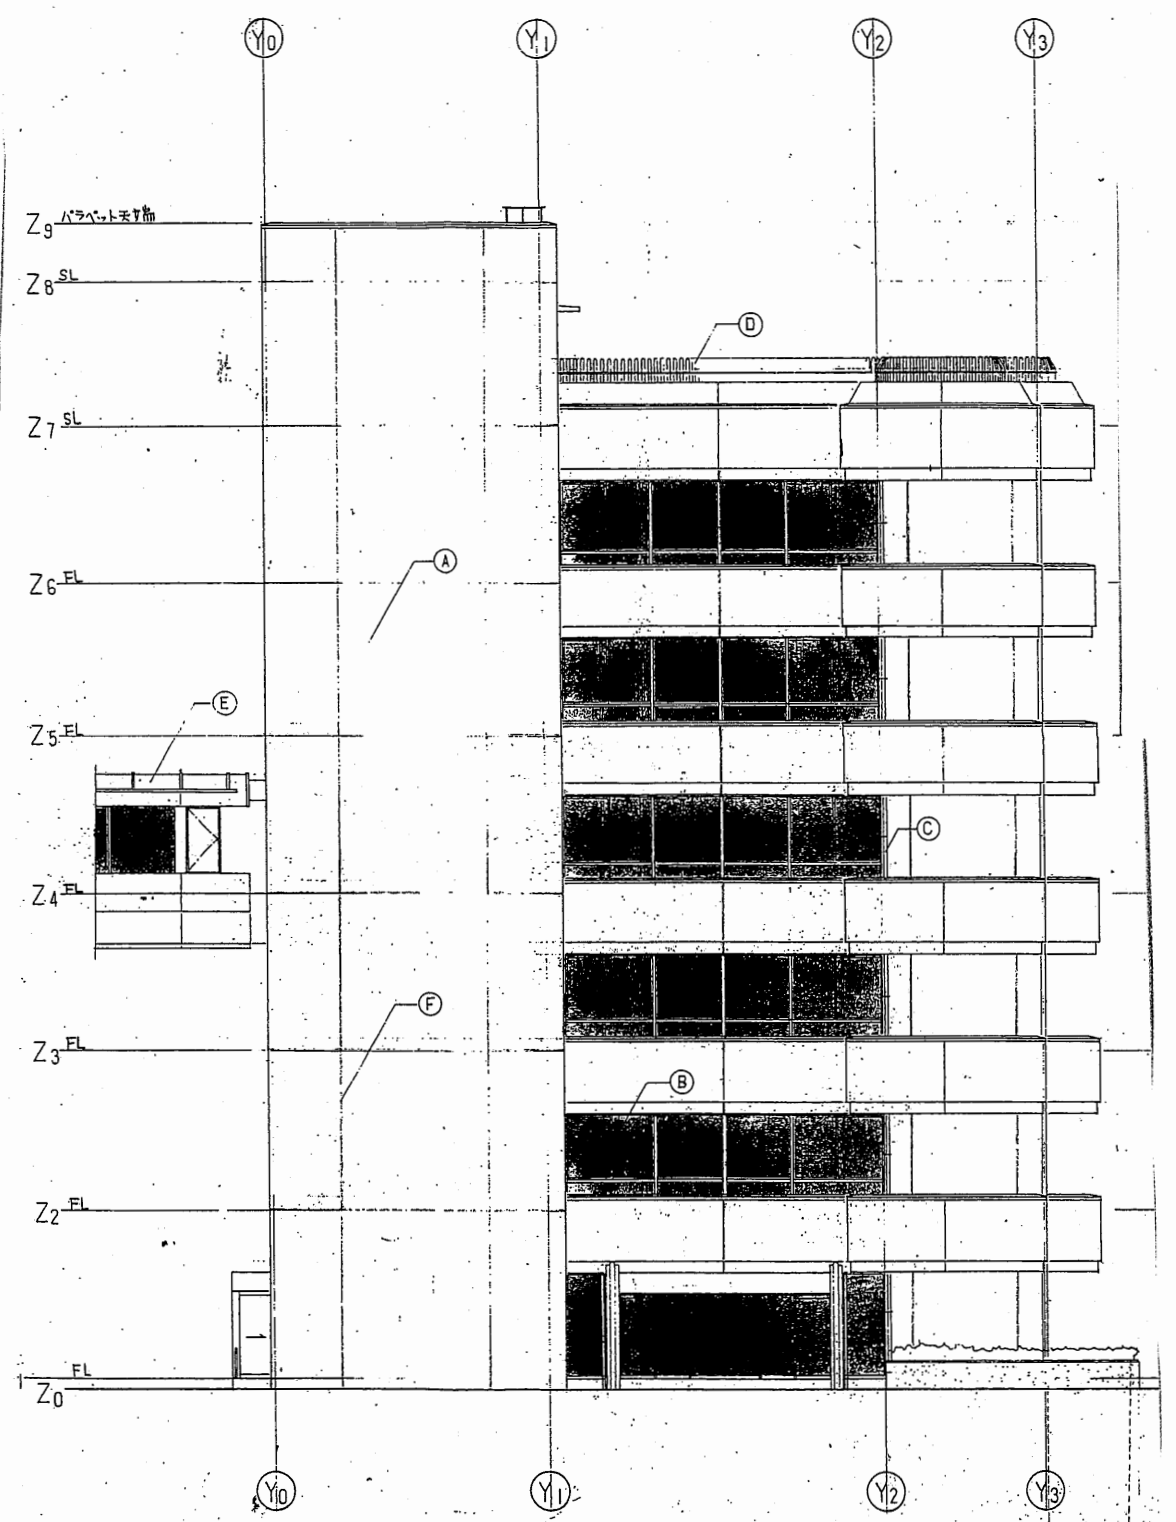


西側立面図 縮尺 1:100

本庁舎
分館


工事名	市役所本庁舎ほか3か所 建築基準法第12条定期点検業務委託			設計者資格 氏名	級建築士登録第 _____ 号			課長	主査等	担当者	財政部 FM推進課
図面名称	東・西側立面図、断面図	図番	縮尺	N.S	作図	平成 年 月 日					

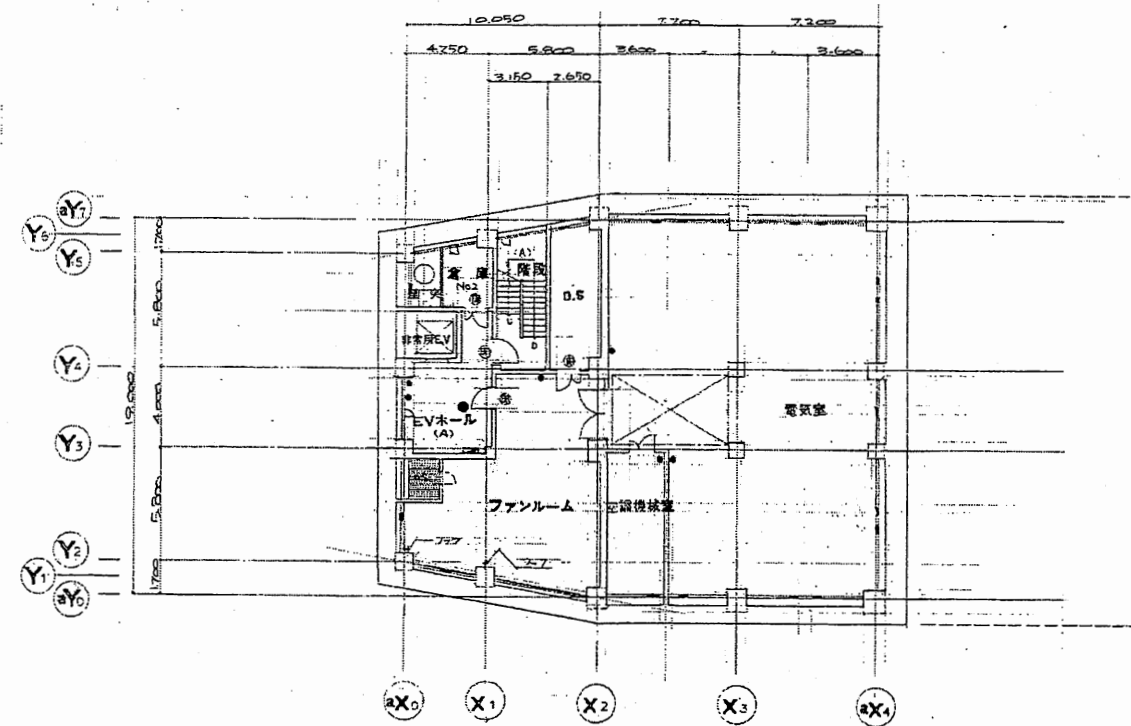

B2階平面図

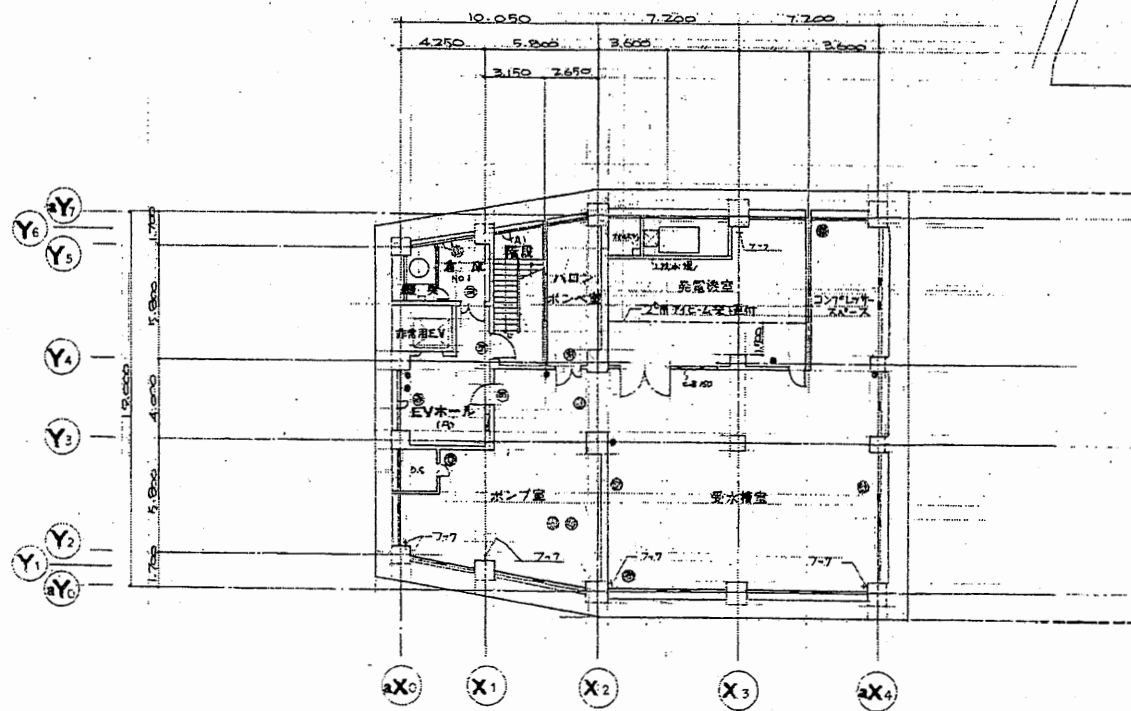


B3階平面図

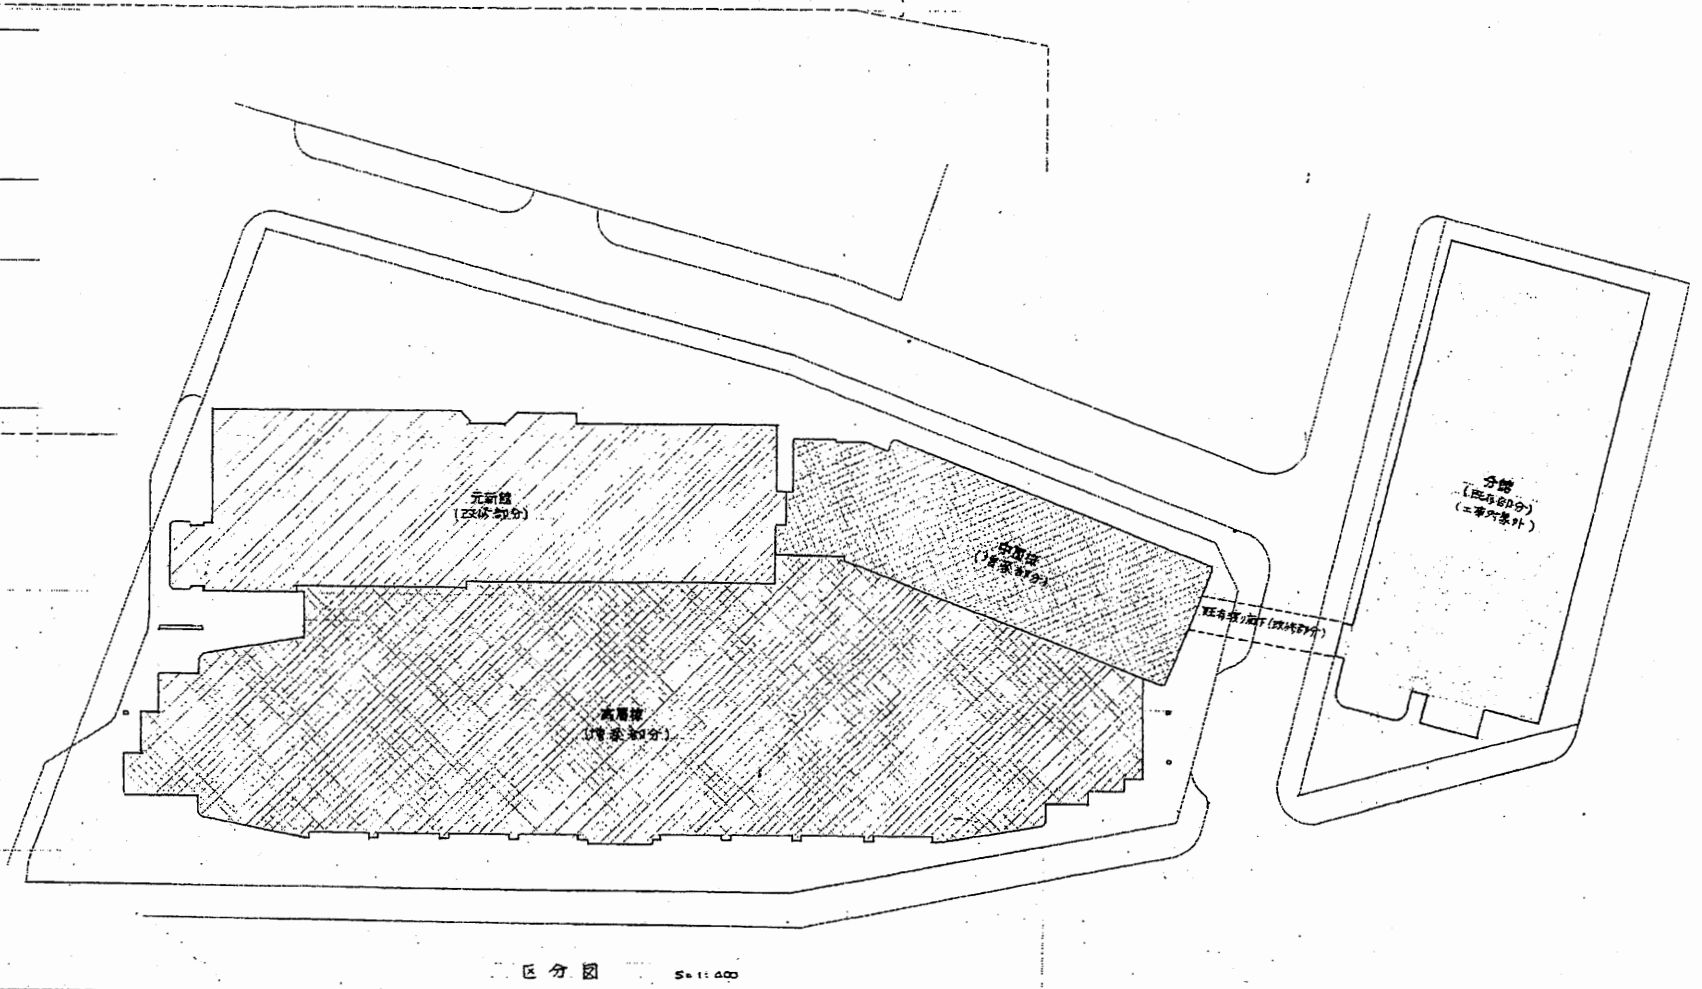

- 凡例
- 200mm x 200mm x 600mm
 - 化粧タイル600mm x 600mm (15畳)
 - ==== 天井
 - ===== 深さ約400mm仕切壁
 - 石膏ボード仕切壁
 - ▨ 床
 - 100mm x 100mm x 600mm
 - 消火器 筒形
 - ⊙ 常時点検の甲種防火
 - ⊕ 非常点検の甲種防火
 - ⊗ 其の他の甲種防火
 - 床面仕上げ

本庁舎


工事名	市役所本庁舎ほか3か所 建築基準法第12条定期点検業務委託			設計者資格 氏名	級建築士登録第 _____ 号			課長	主査等	担当者	財政部 FM推進課
図面名称	非常照明	図番	縮尺	NS	作図	平成 年 月 日					

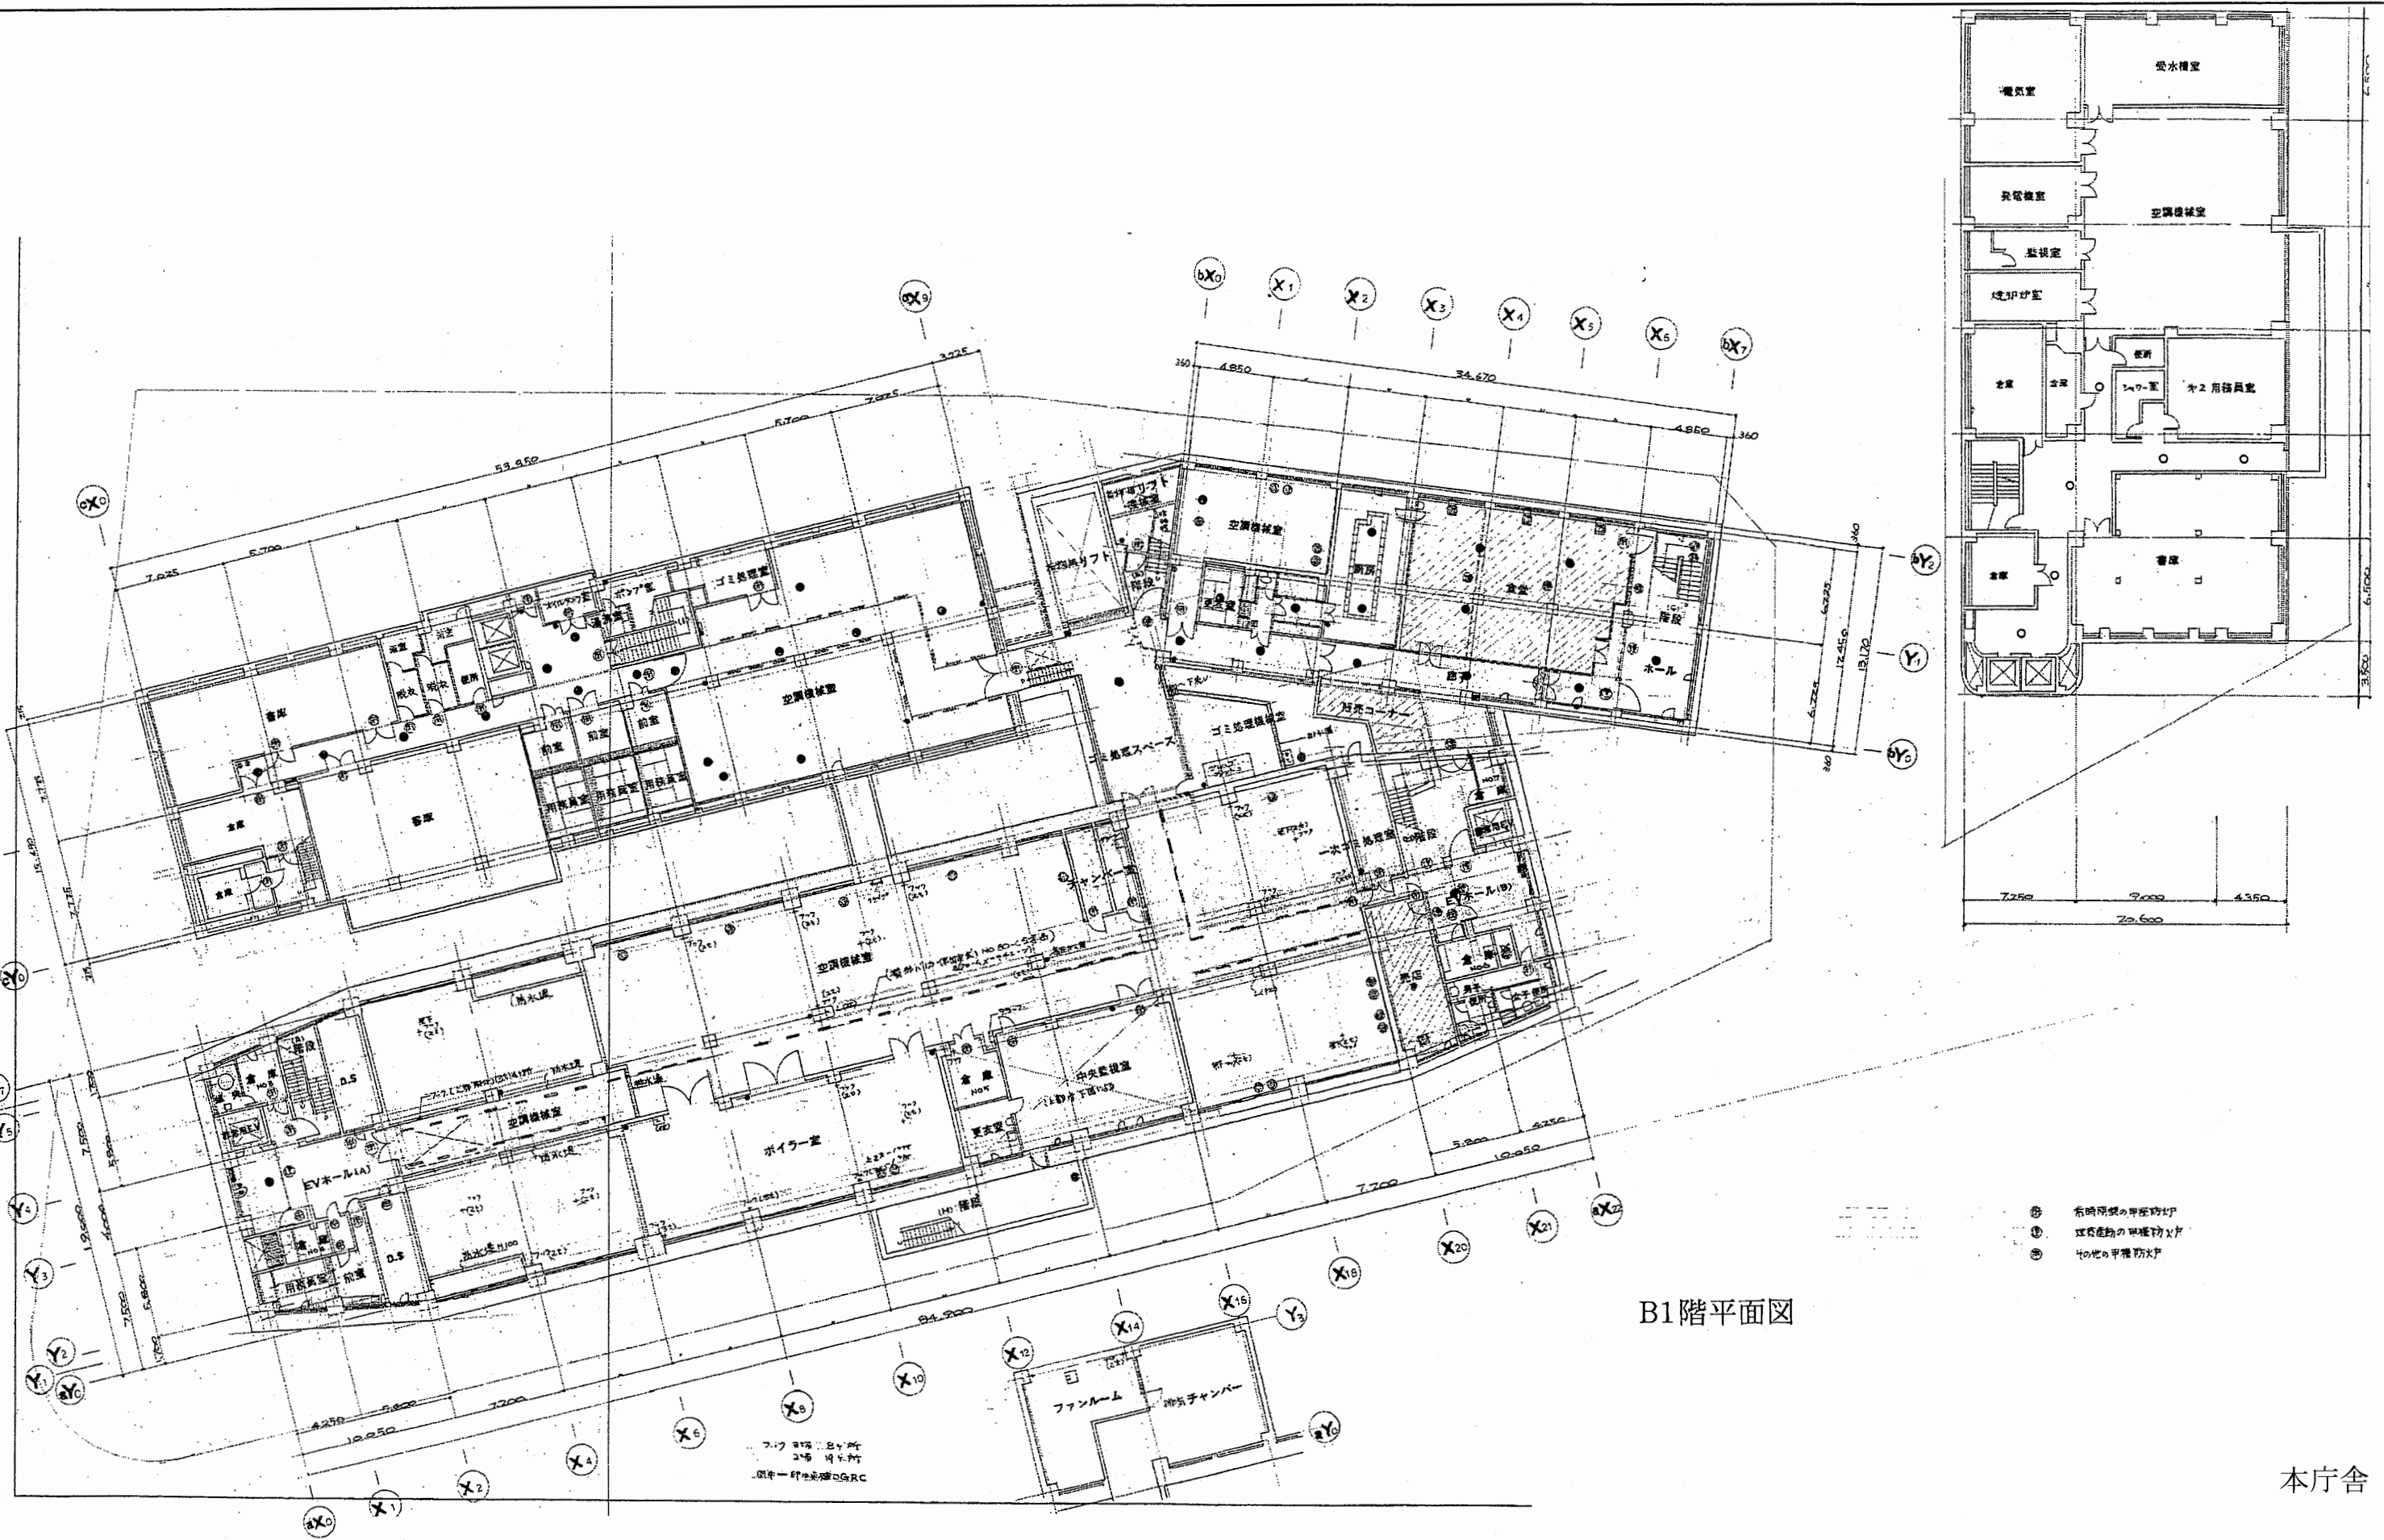


B1階平面図

本庁舎

工事名	市役所本庁舎ほか3か所 建築基準法第12条定期点検業務委託			設計者資格 氏名	級建築士登録第 号			課長	主査等	担当者	財政部 FM推進課
図面名称	非常照明	図番	縮尺	NS	作図	平成 年 月 日					

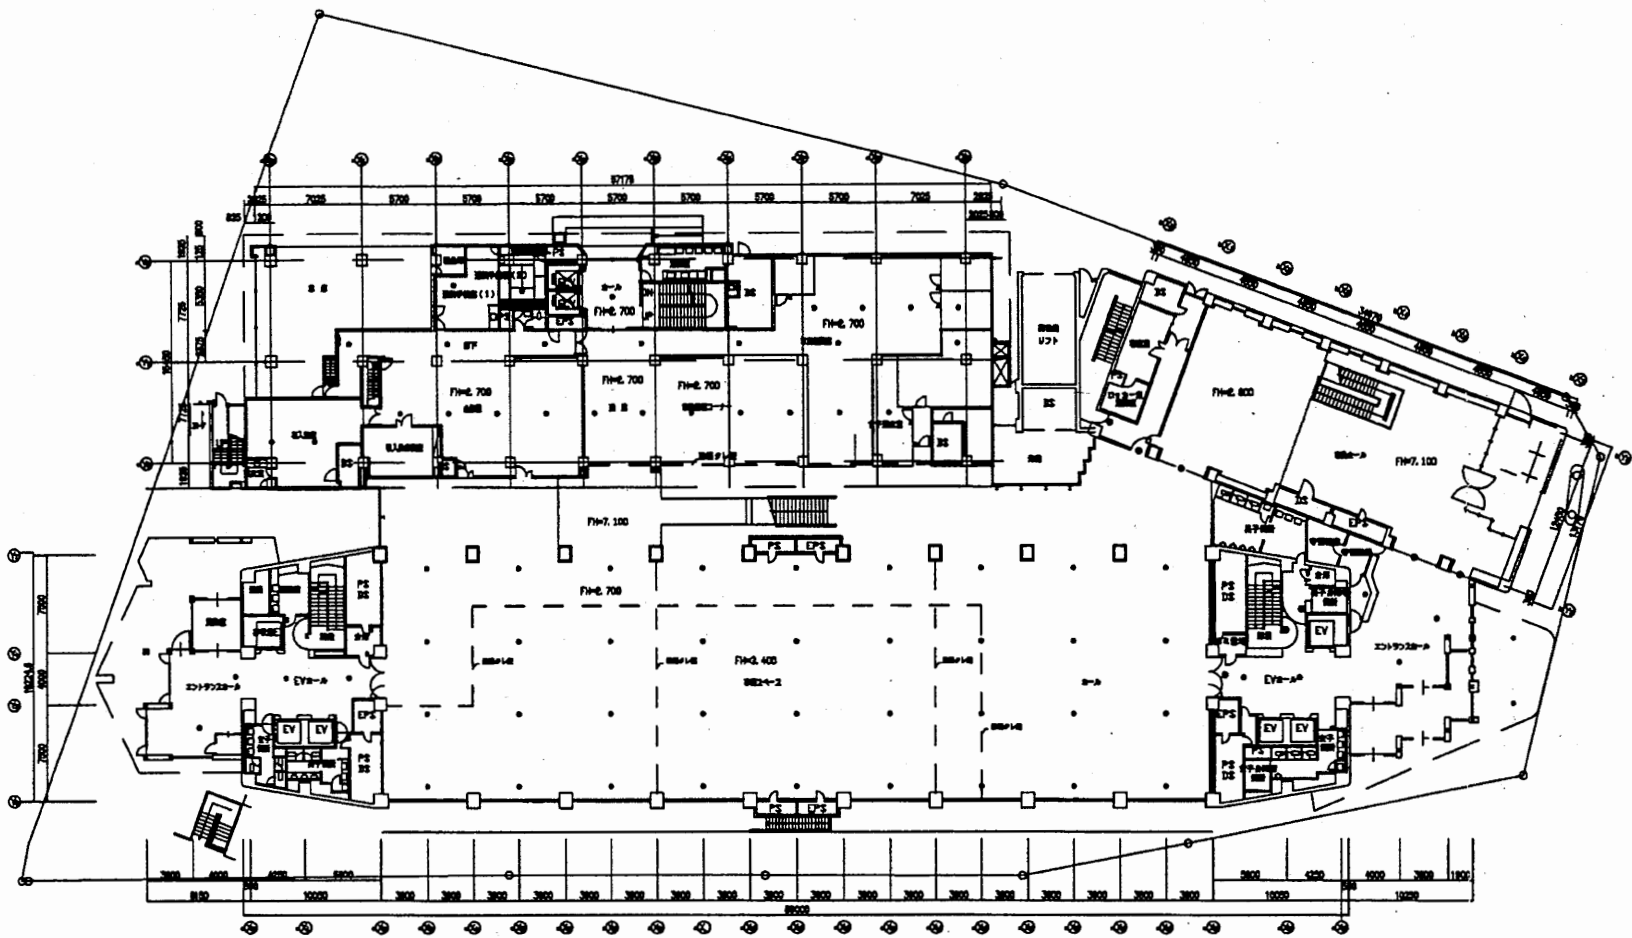




3階平面図 S 1:600

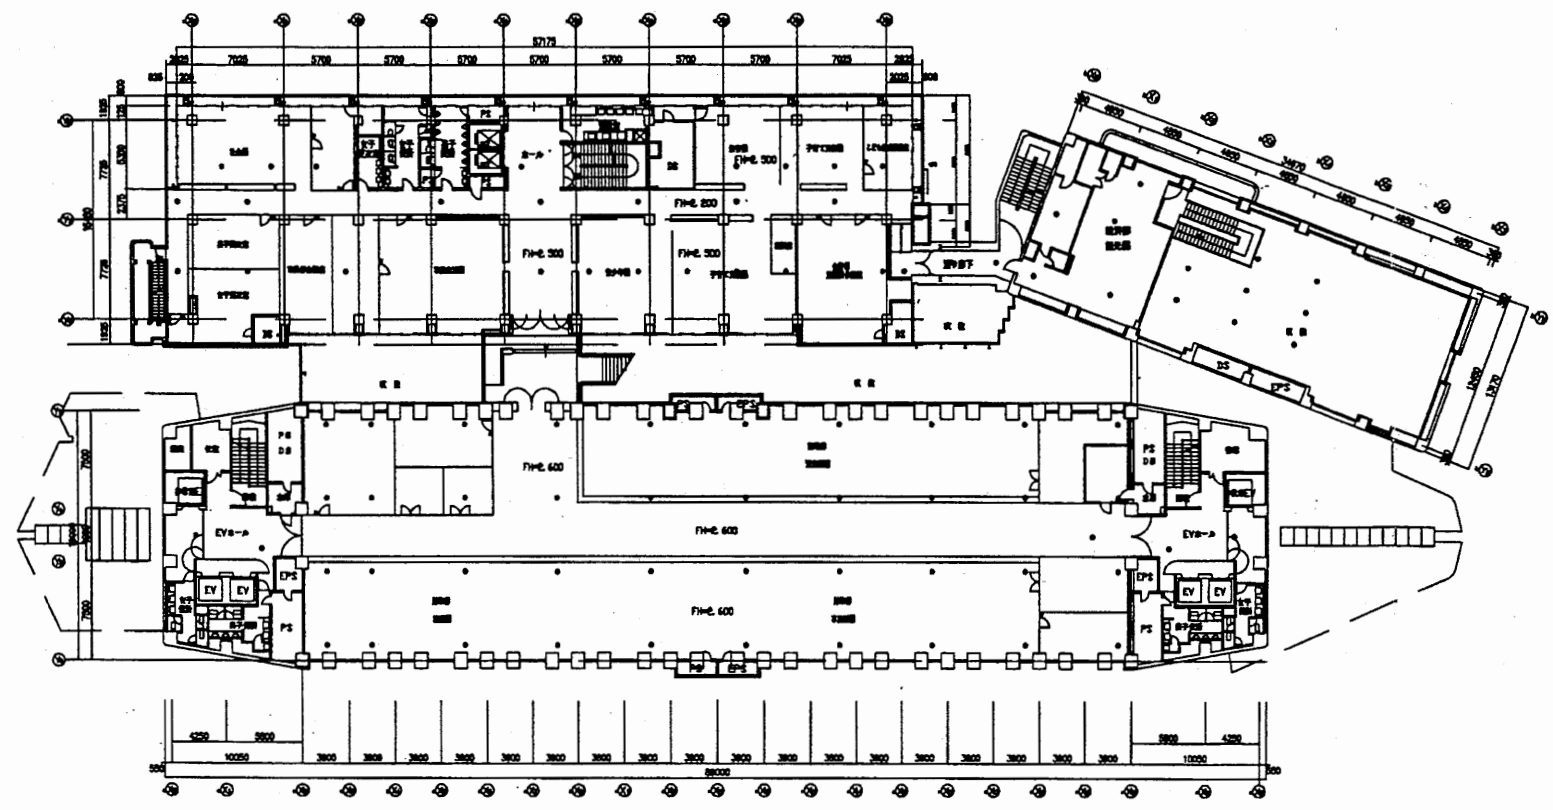

4階平面図 S 1:600


非常照明:1号館 IL40W
 2号館 IL40W
 3号館 IL40W
 分館 IL40W

凡例
 FH=2,600

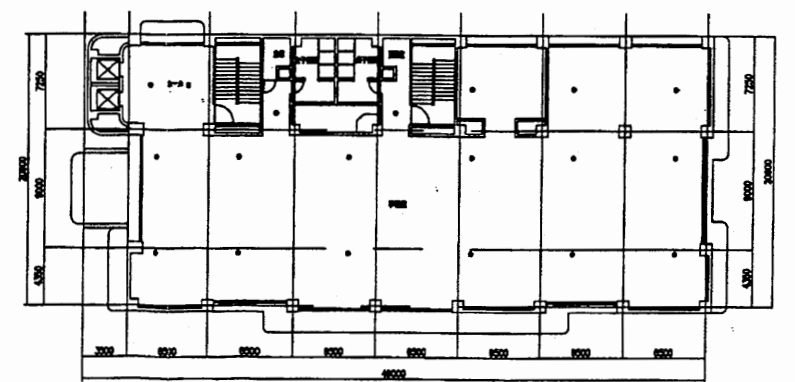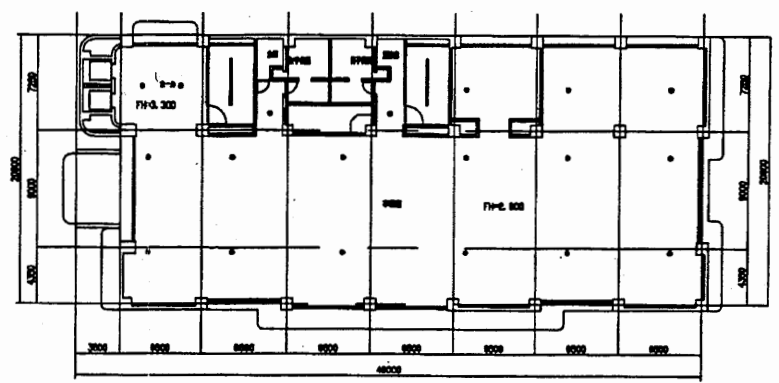
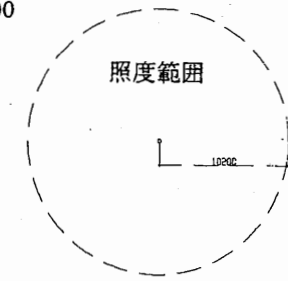


本庁舎


工事名	市役所本庁舎ほか3か所 建築基準法第12条定期点検業務委託			設計者資格 氏名	級建築士登録第 号		課長	主査等	担当者	財政部 FM推進課
図面名称	1階・2階非常用照明	図番	縮尺	1:600	作図	平成 年 月 日				

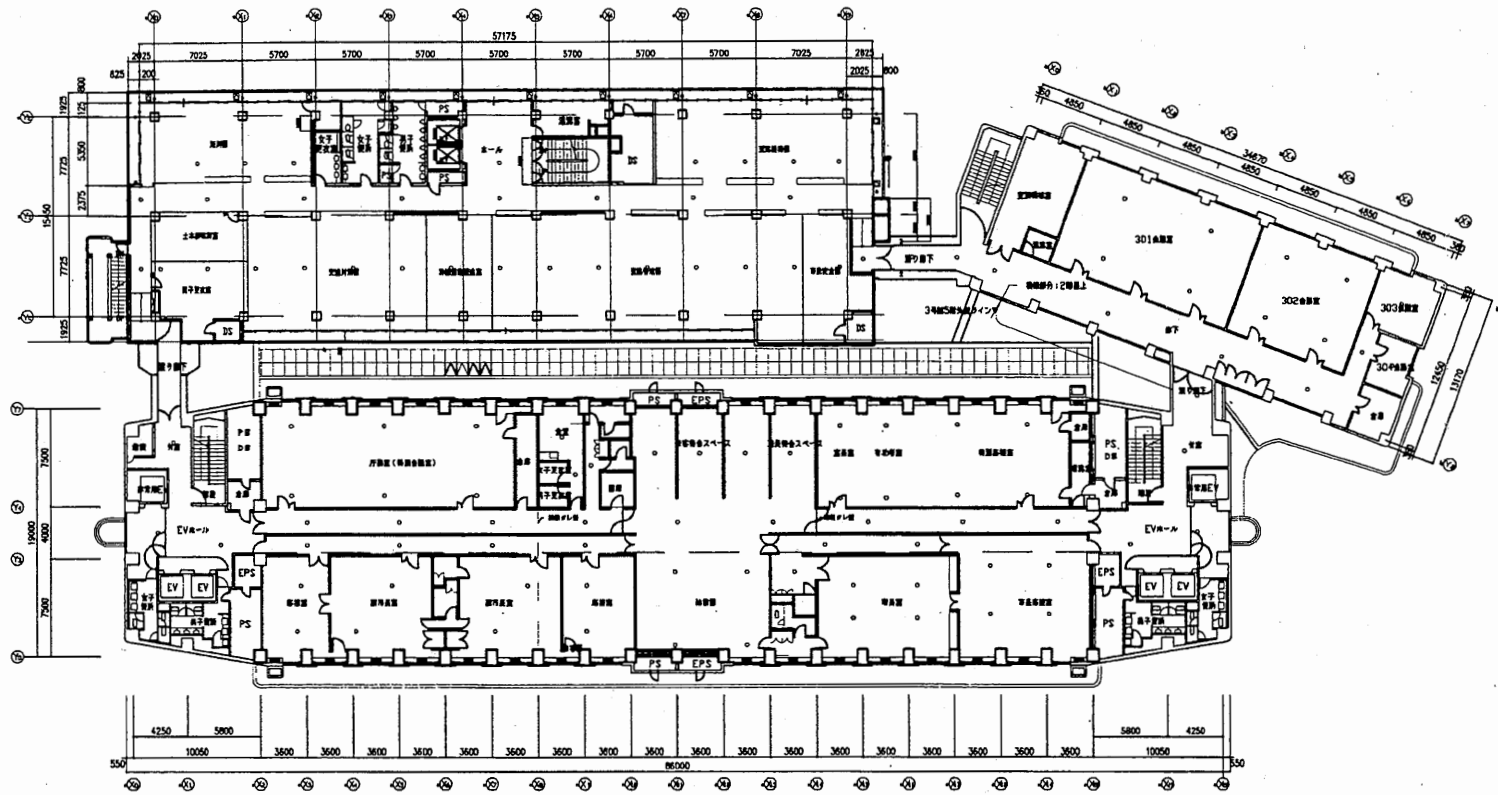

3階平面図 S 1:600

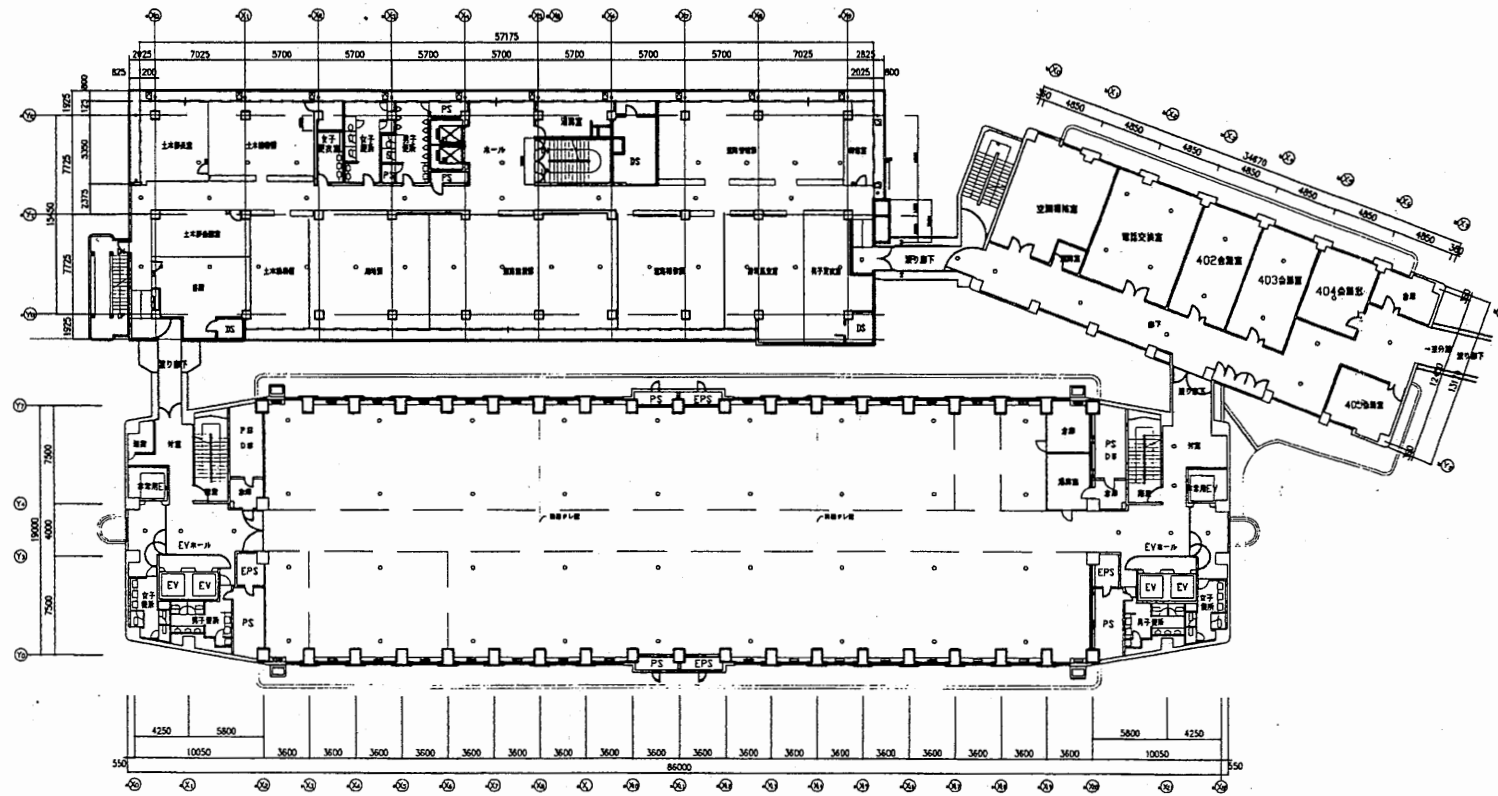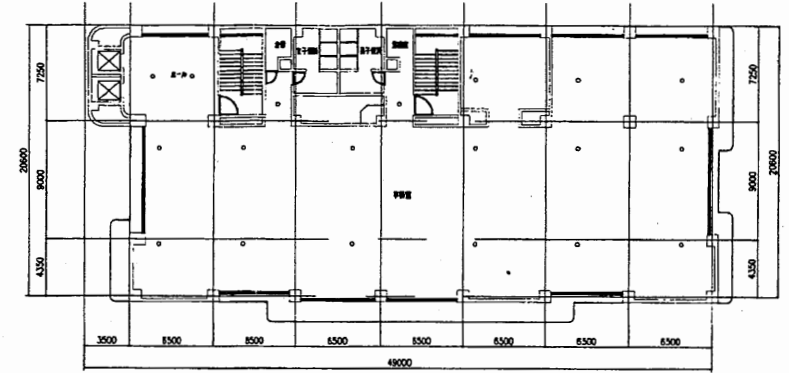


4階平面図 S 1:600

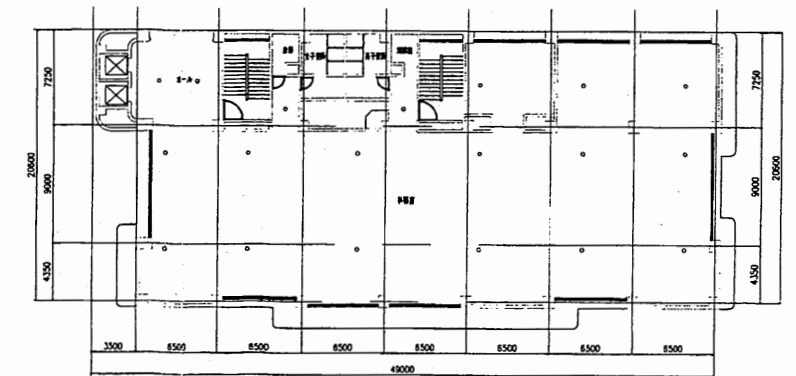


本庁舎



工事名	市役所本庁舎ほか3か所 建築基準法第12条定期点検業務委託			設計者資格 氏名	級建築士登録第 _____ 号		課長	主査等	担当者	財政部 FM推進課
図面名称	3階・4階非常用照明	図番	縮尺	1:600	作図	平成 年 月 日				

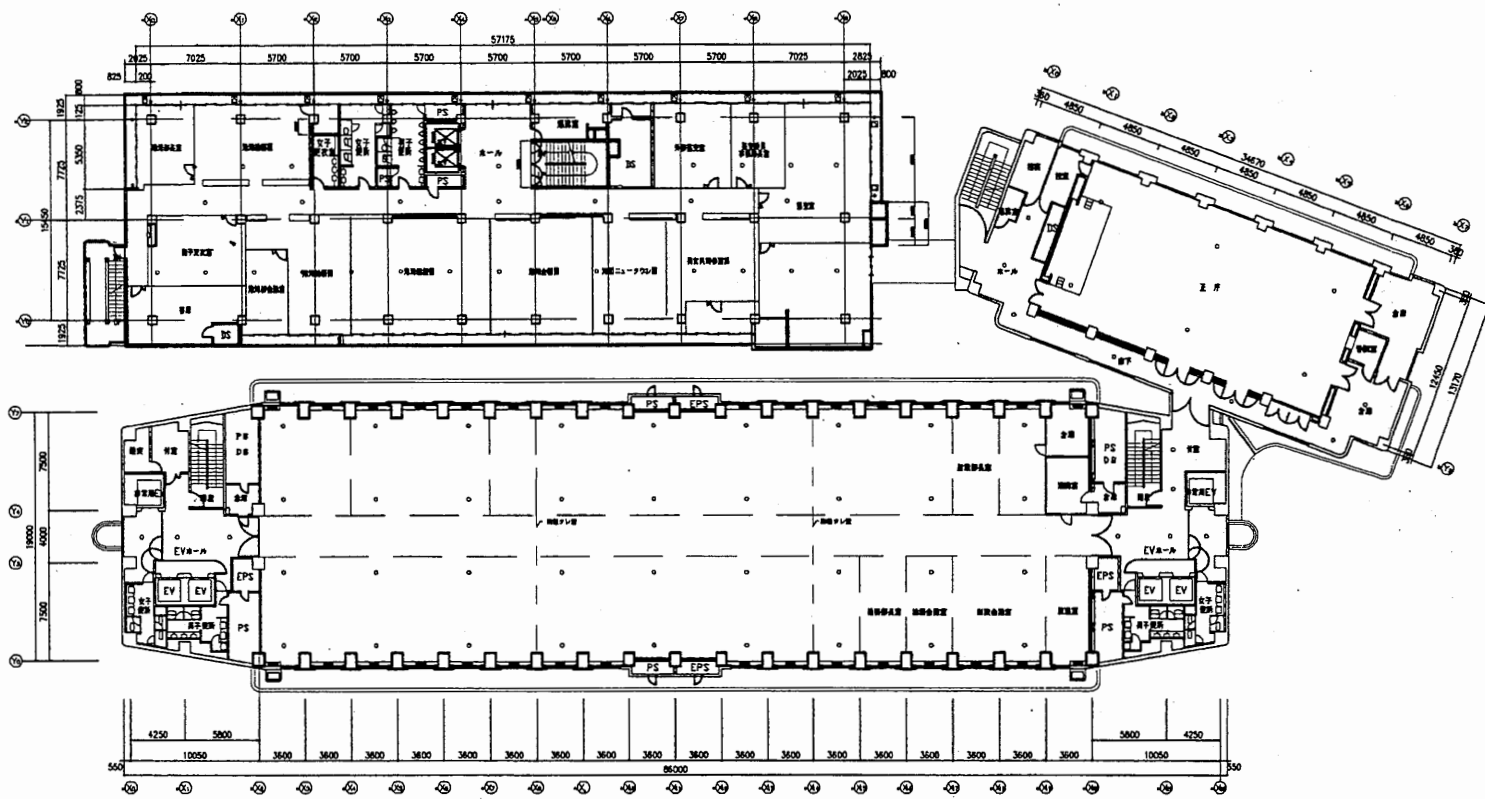

5階平面図 S 1:600

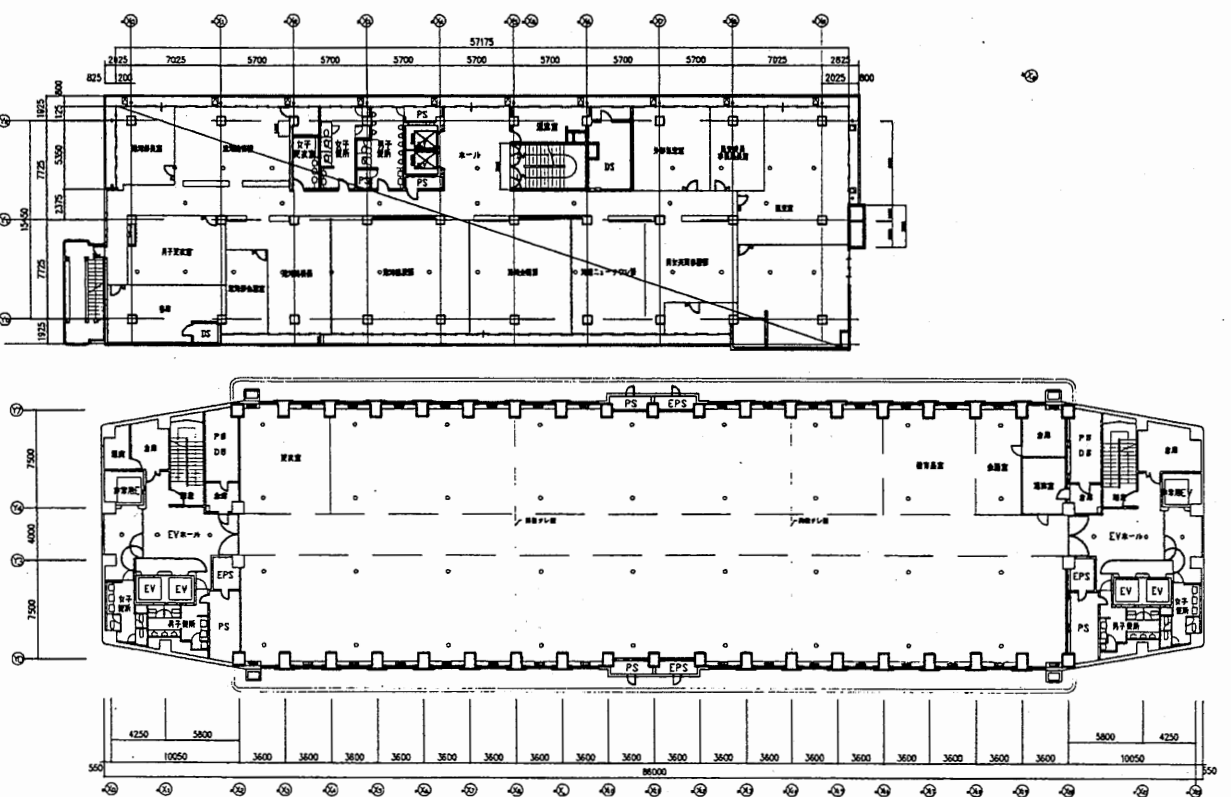


6階平面図 S 1:600

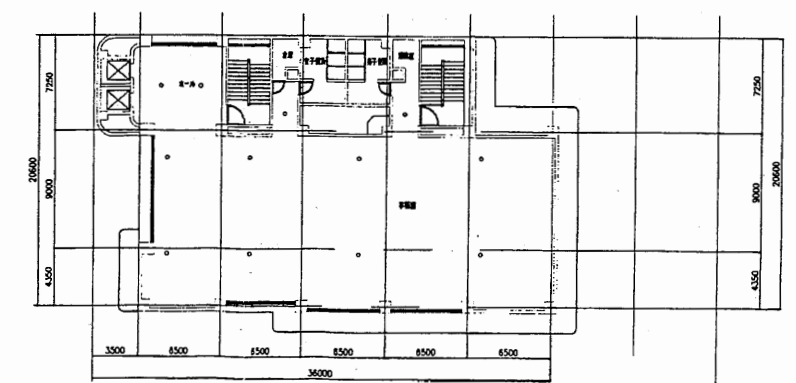
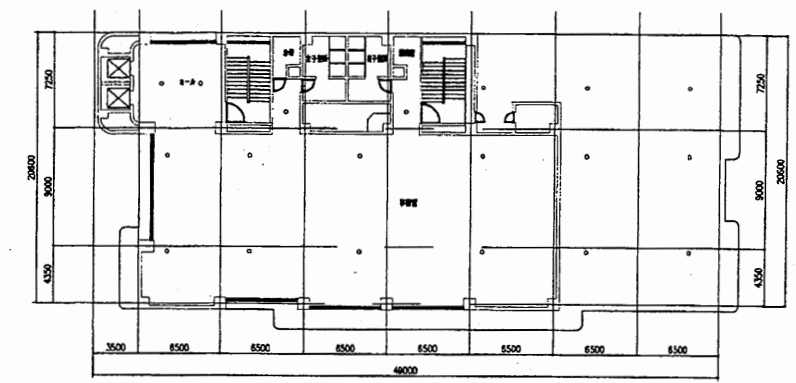


本庁舎


工事名	市役所本庁舎ほか3か所 建築基準法第12条定期点検業務委託			設計者資格 氏名	級建築士登録第		課長	主査等	担当者	財政部 FM推進課
図面名称	5階・6階非常用照明	図番	縮尺	1:600	作図	平成 年 月 日				

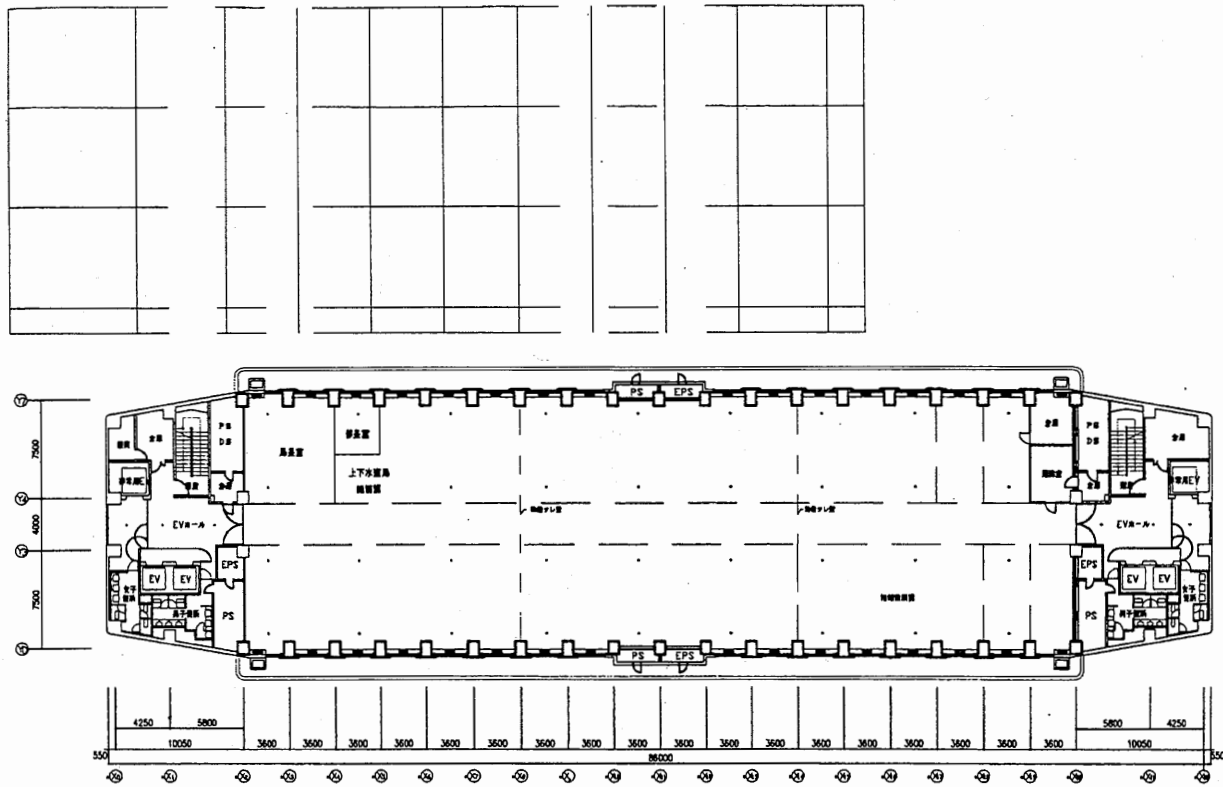

7階平面図 S 1:600

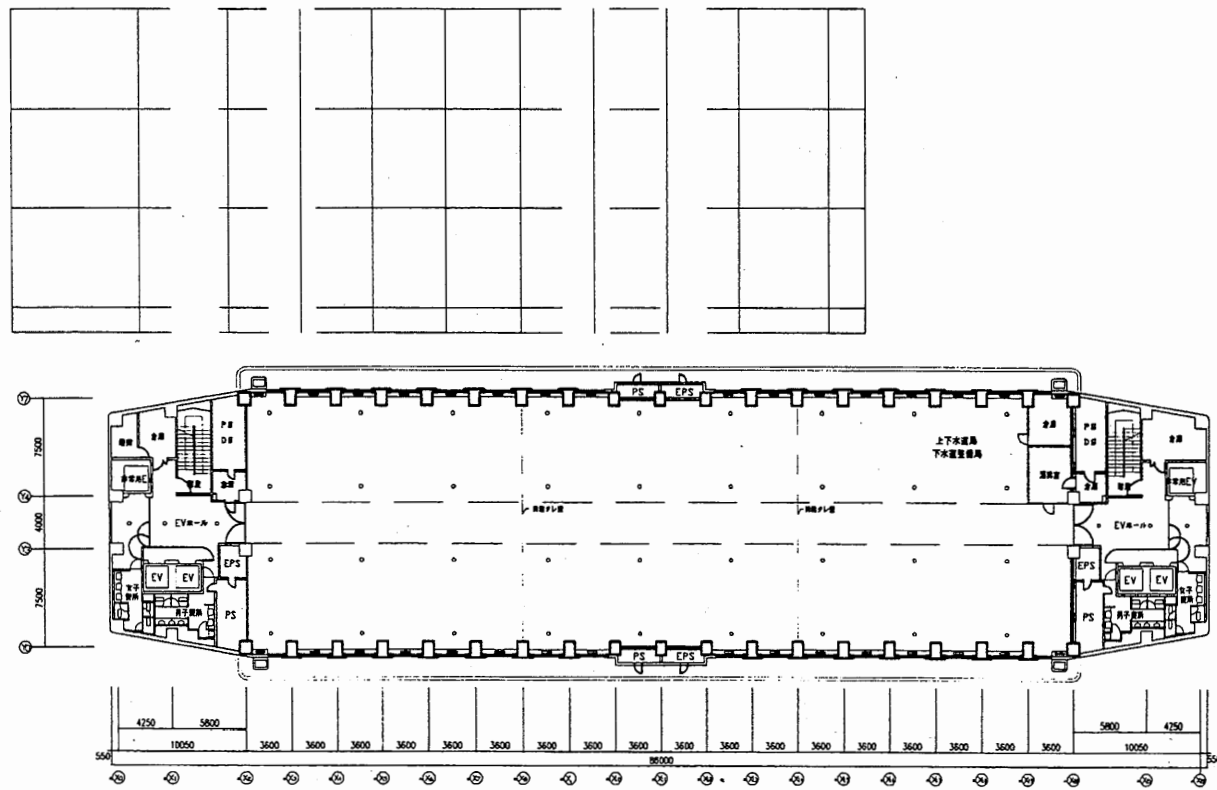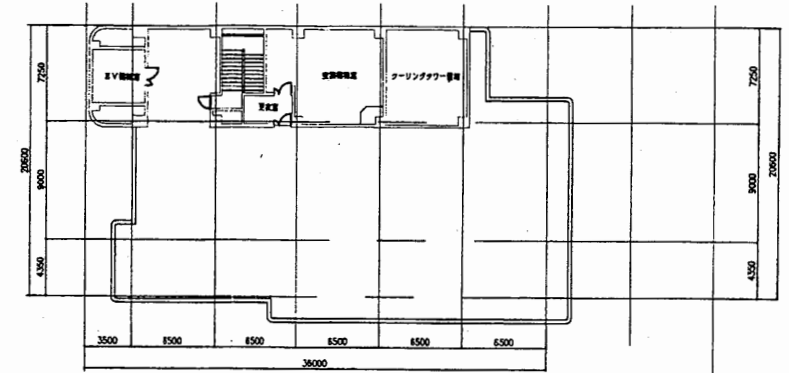


8階平面図 S 1:600

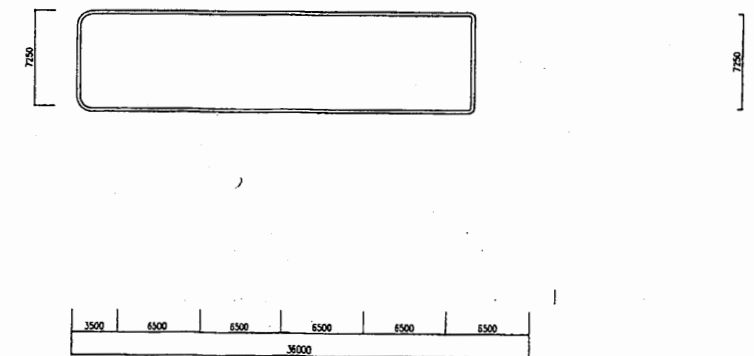


本庁舎


工事名	市役所本庁舎ほか3か所 建築基準法第12条定期点検業務委託			設計者資格 氏名	級建築士登録第 _____ 号		課長	主査等	担当者	財政部 FM推進課
図面名称	7階・8階非常用照明	図番		縮尺	1:600	作図	平成 年 月 日			

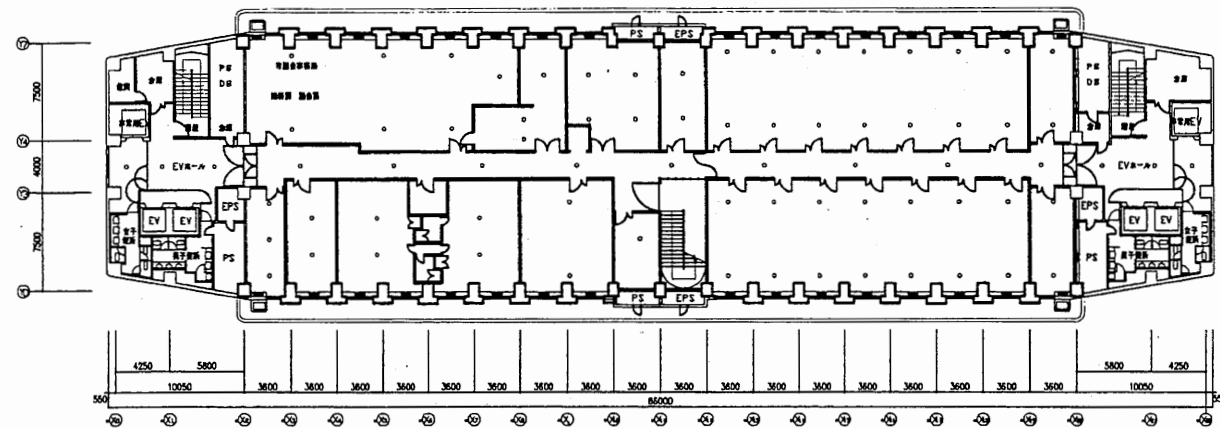


9階平面図 S 1:600

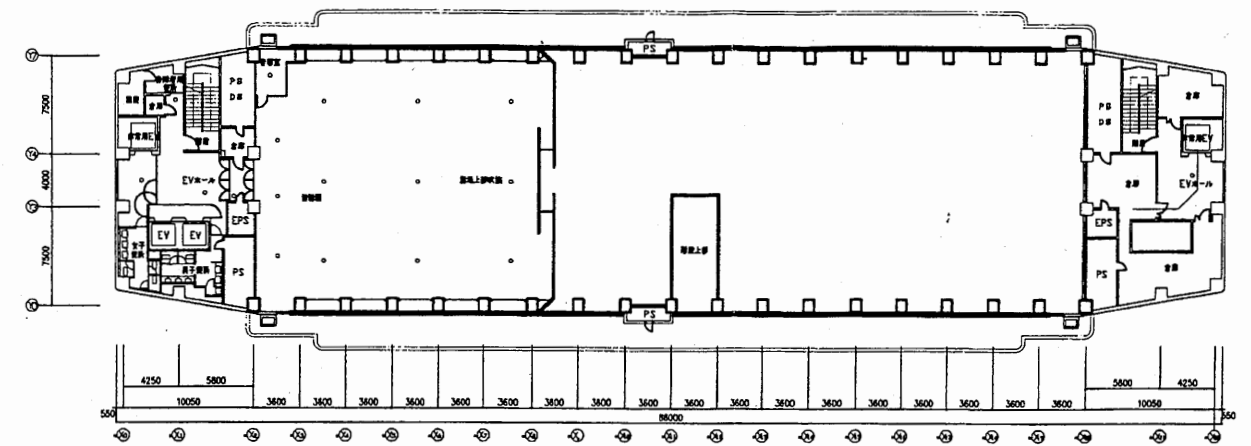

R1階平面図 S 1:600

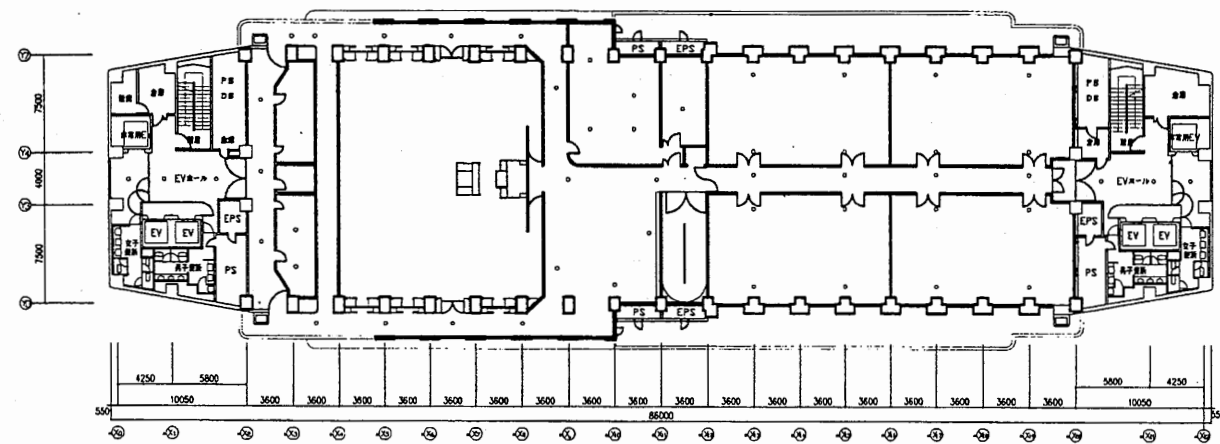


10階平面図 S 1:600

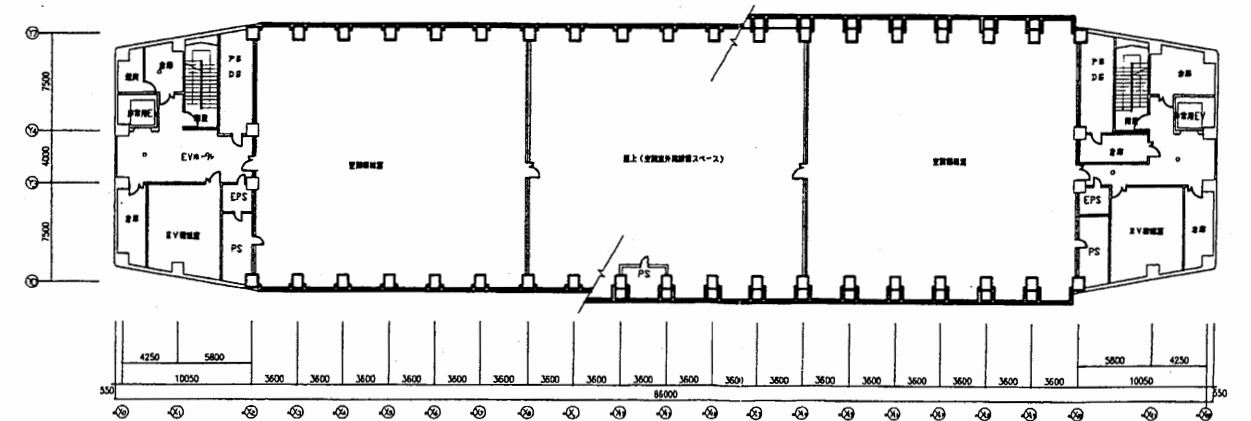

R2階平面図 S 1:600

本庁舎


工事名	市役所本庁舎ほか3か所 建築基準法第12条定期点検業務委託			設計者資格 氏名	級建築士登録第 号		課長	主査等	担当者	財政部 FM推進課
図面名称	9階・10階・R1・R2非常用照明	図番		縮尺	1:600	作図	平成 年 月 日			

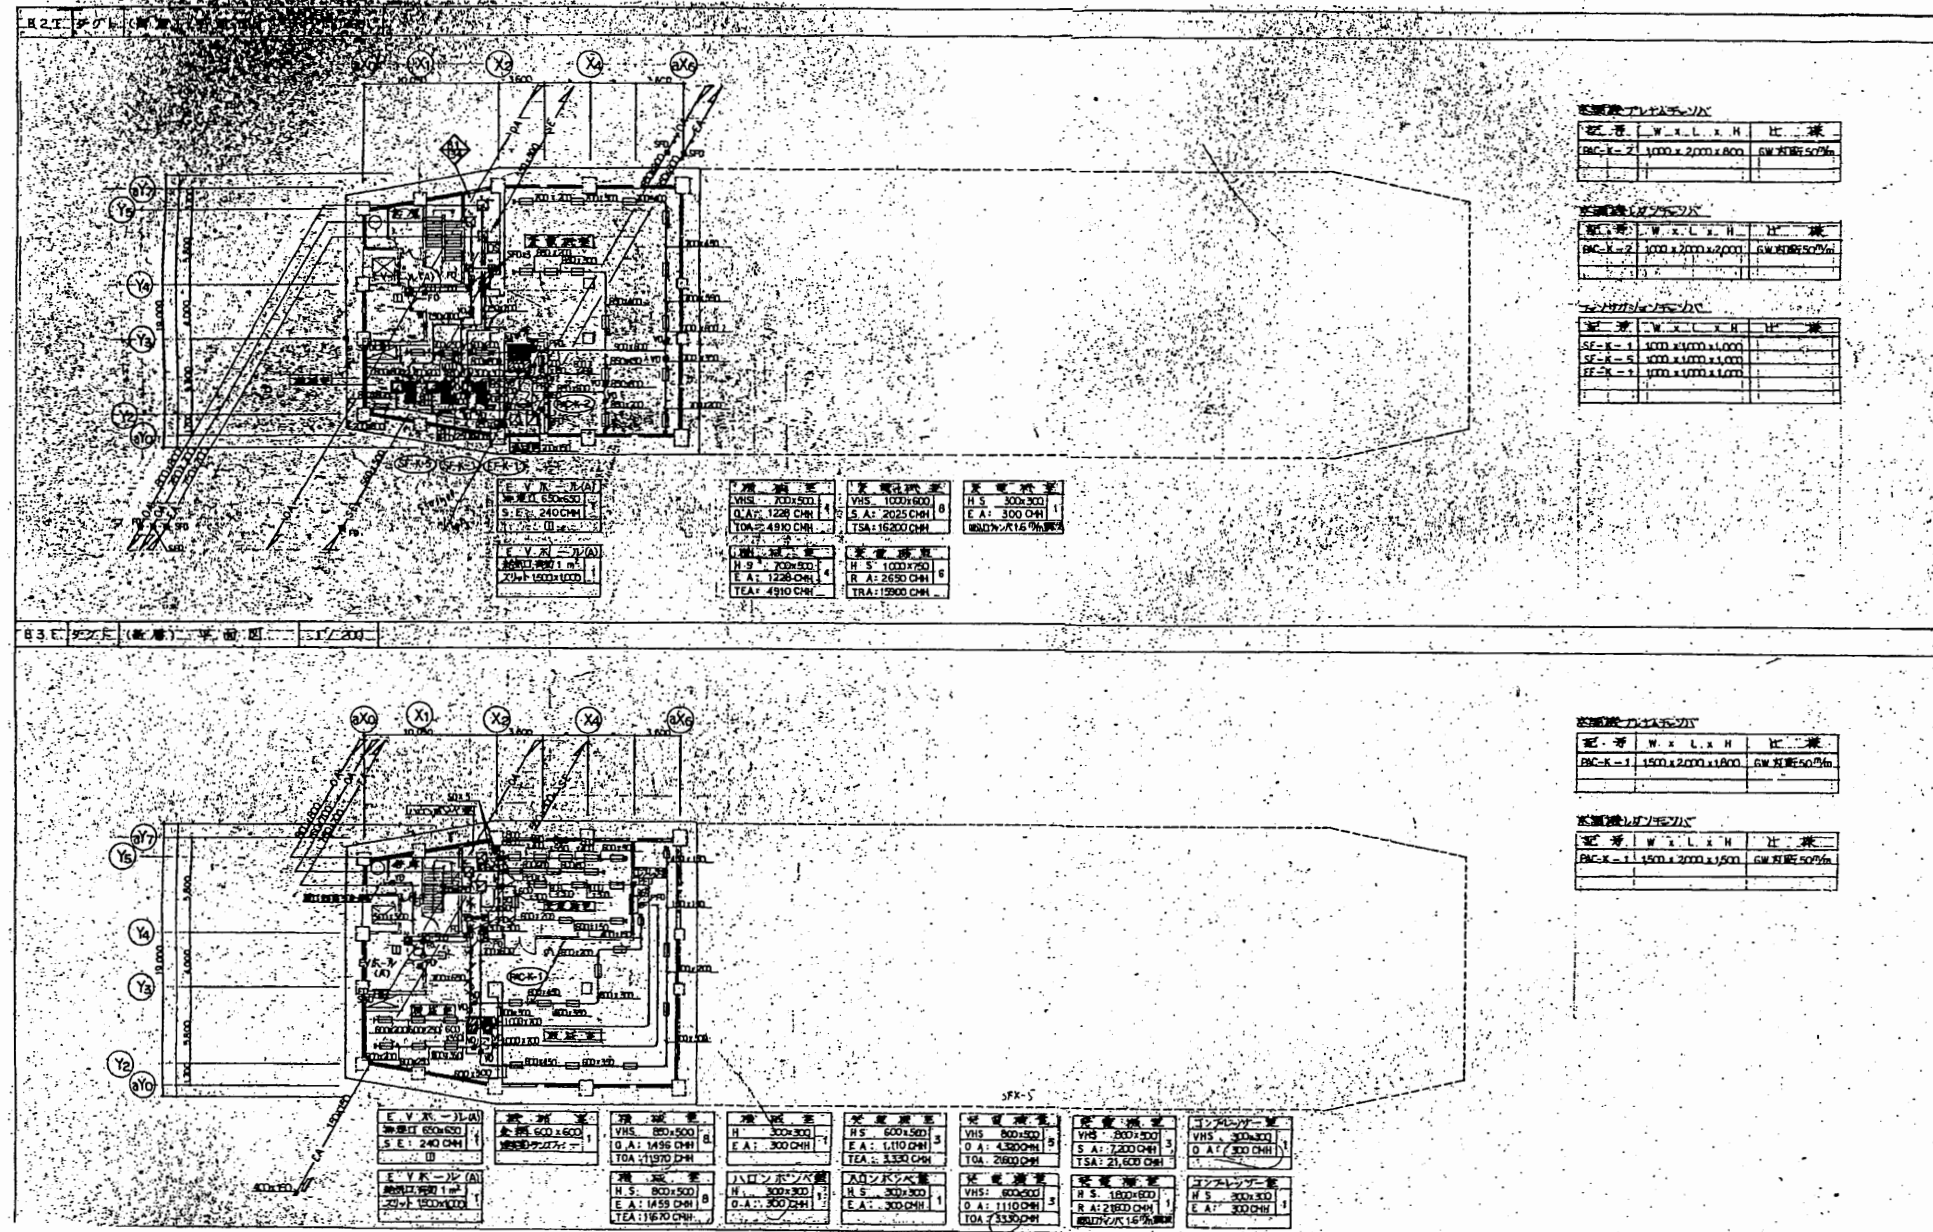

B3・B2平面図

本庁舎


工事名	市役所本庁舎ほか3か所 建築基準法第12条定期点検業務委託			設計者資格 氏名	級建築士登録第 号			課長	主査等	担当者	財政部 FM推進課
図面名称	機械設備図	図番	縮尺	NS	作図	平成 年 月 日					

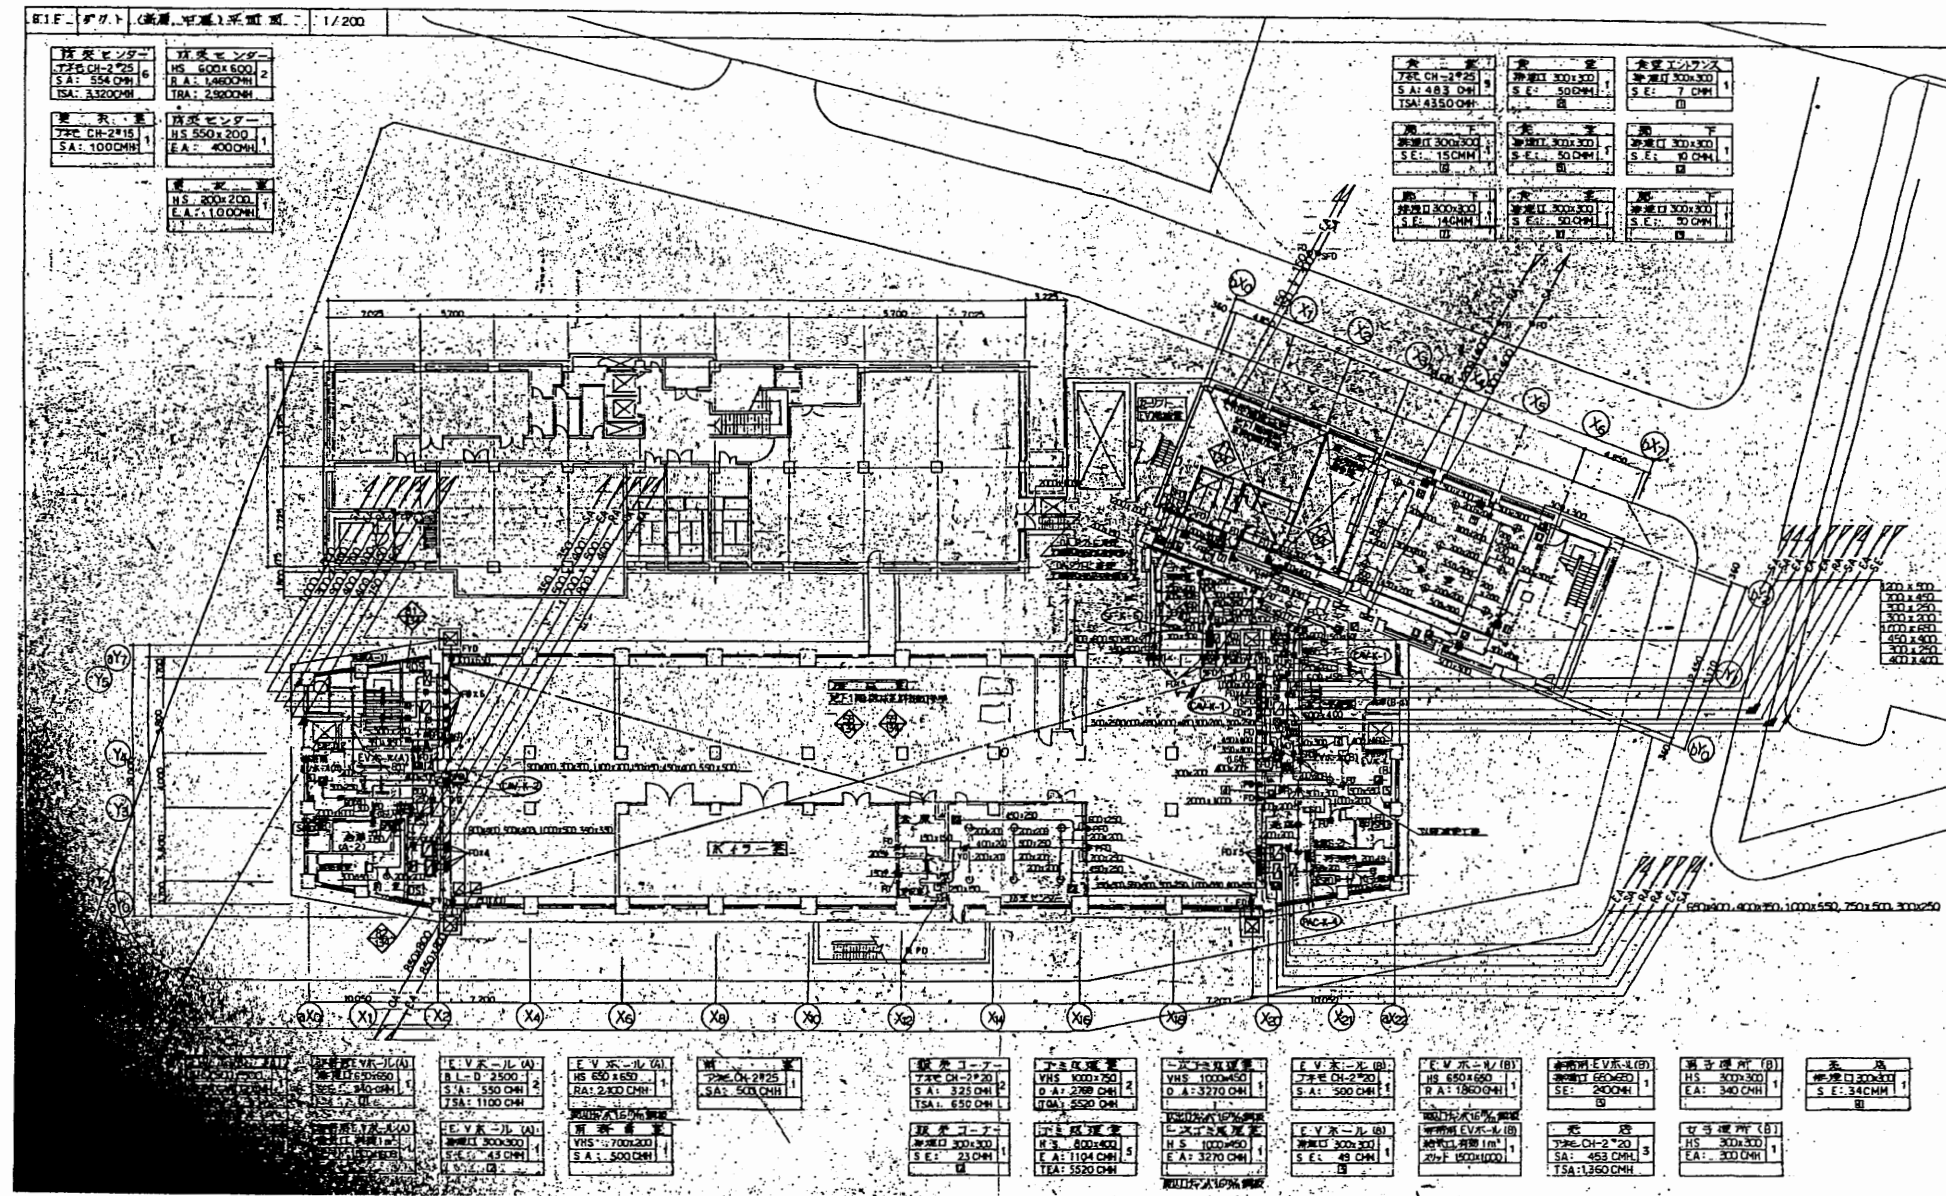

B1平面図

本庁舎


工事名	市役所本庁舎ほか3か所 建築基準法第12条定期点検業務委託		設計者資格 氏名	級建築士登録第 号		課長	主査等	担当者	財政部 FM推進課
図面名称	機械設備図	図番	縮尺	NS	作図	平成 年 月 日			

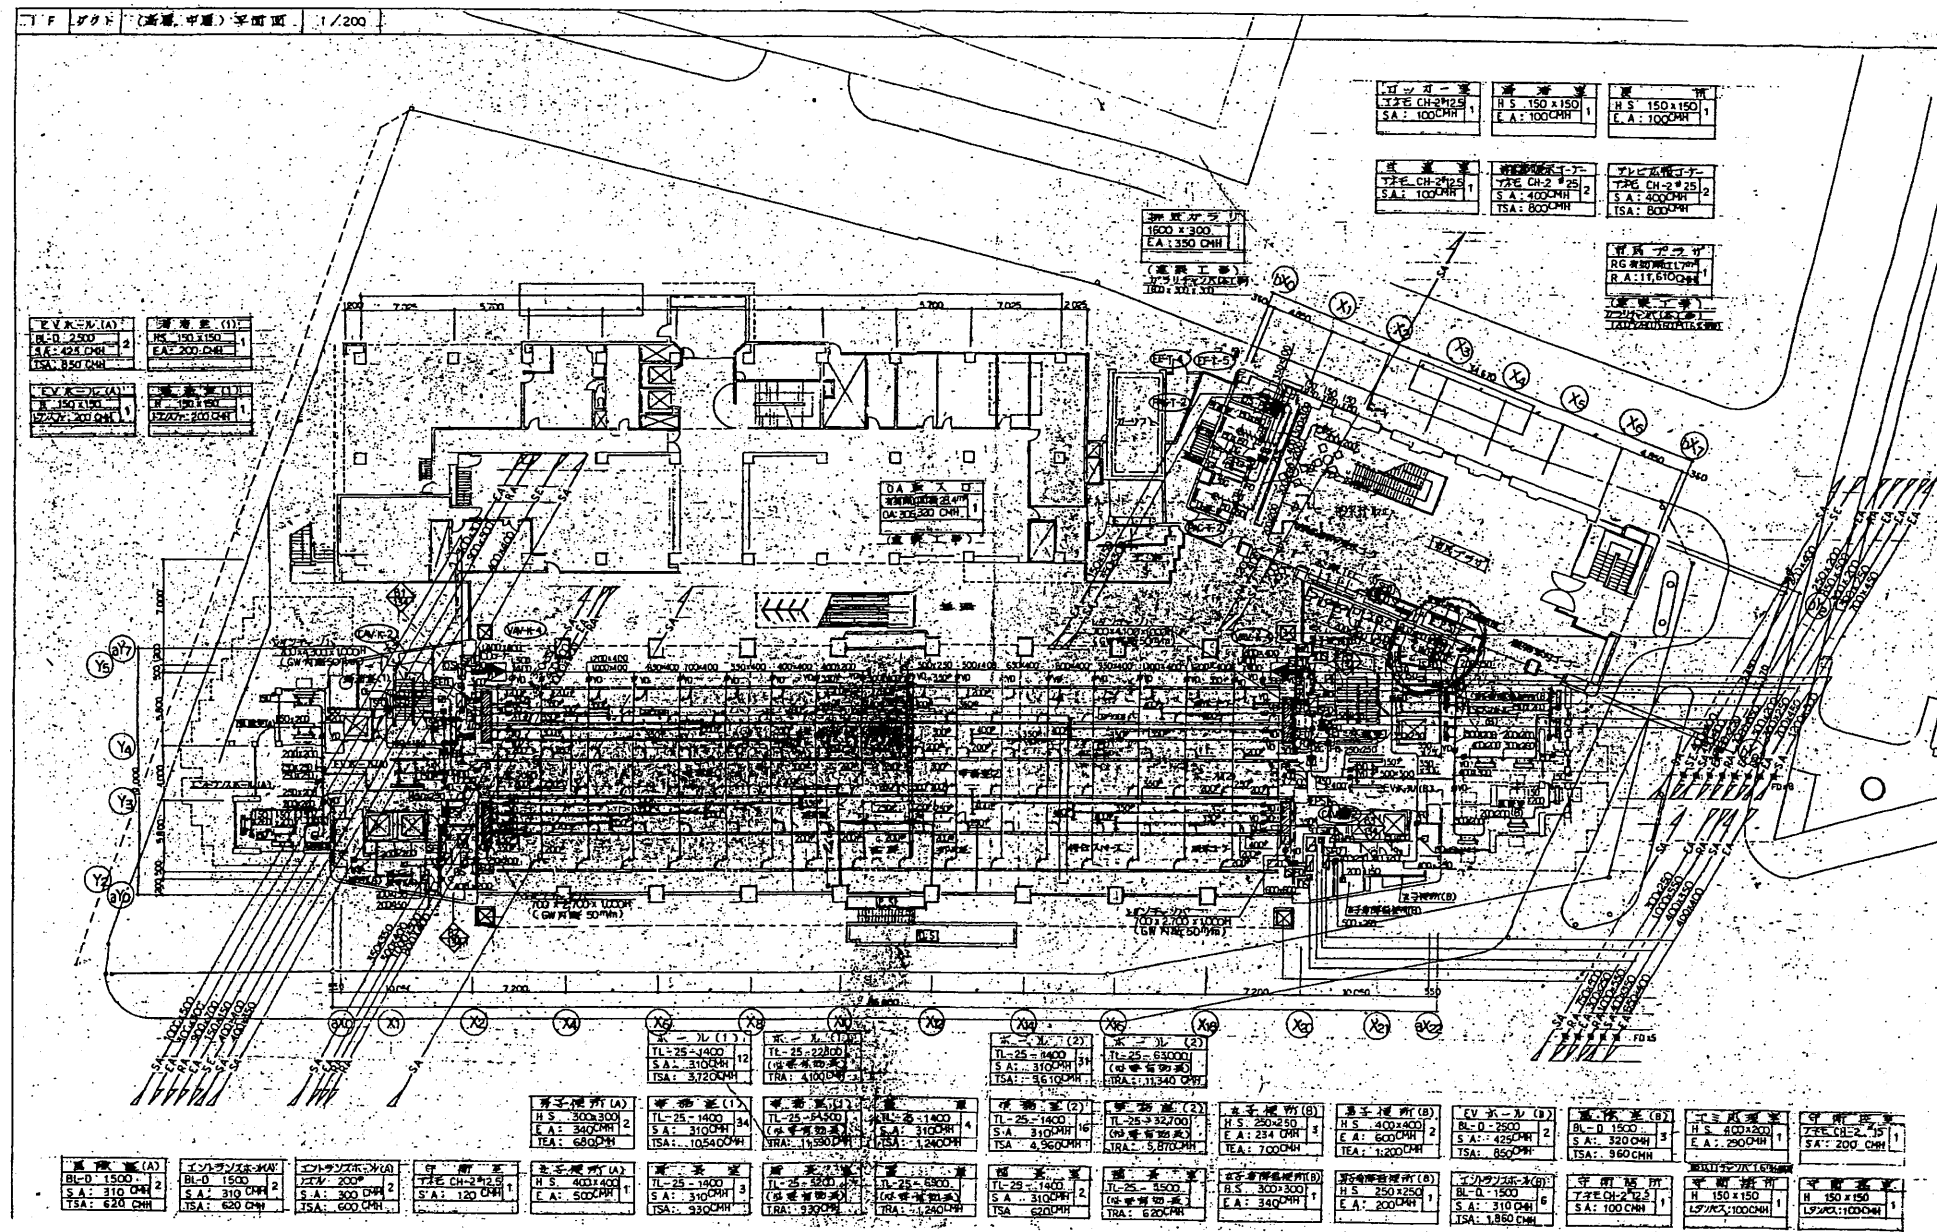

1階平面図

本庁舎


工事名	市役所本庁舎ほか3か所 建築基準法第12条定期点検業務委託			設計者資格 氏名	級建築士登録第 _____ 号			課長	主査等	担当者	財政部 FM推進課
図面名称	機械設備図	図番	縮尺	NS	作図	平成 年 月 日					

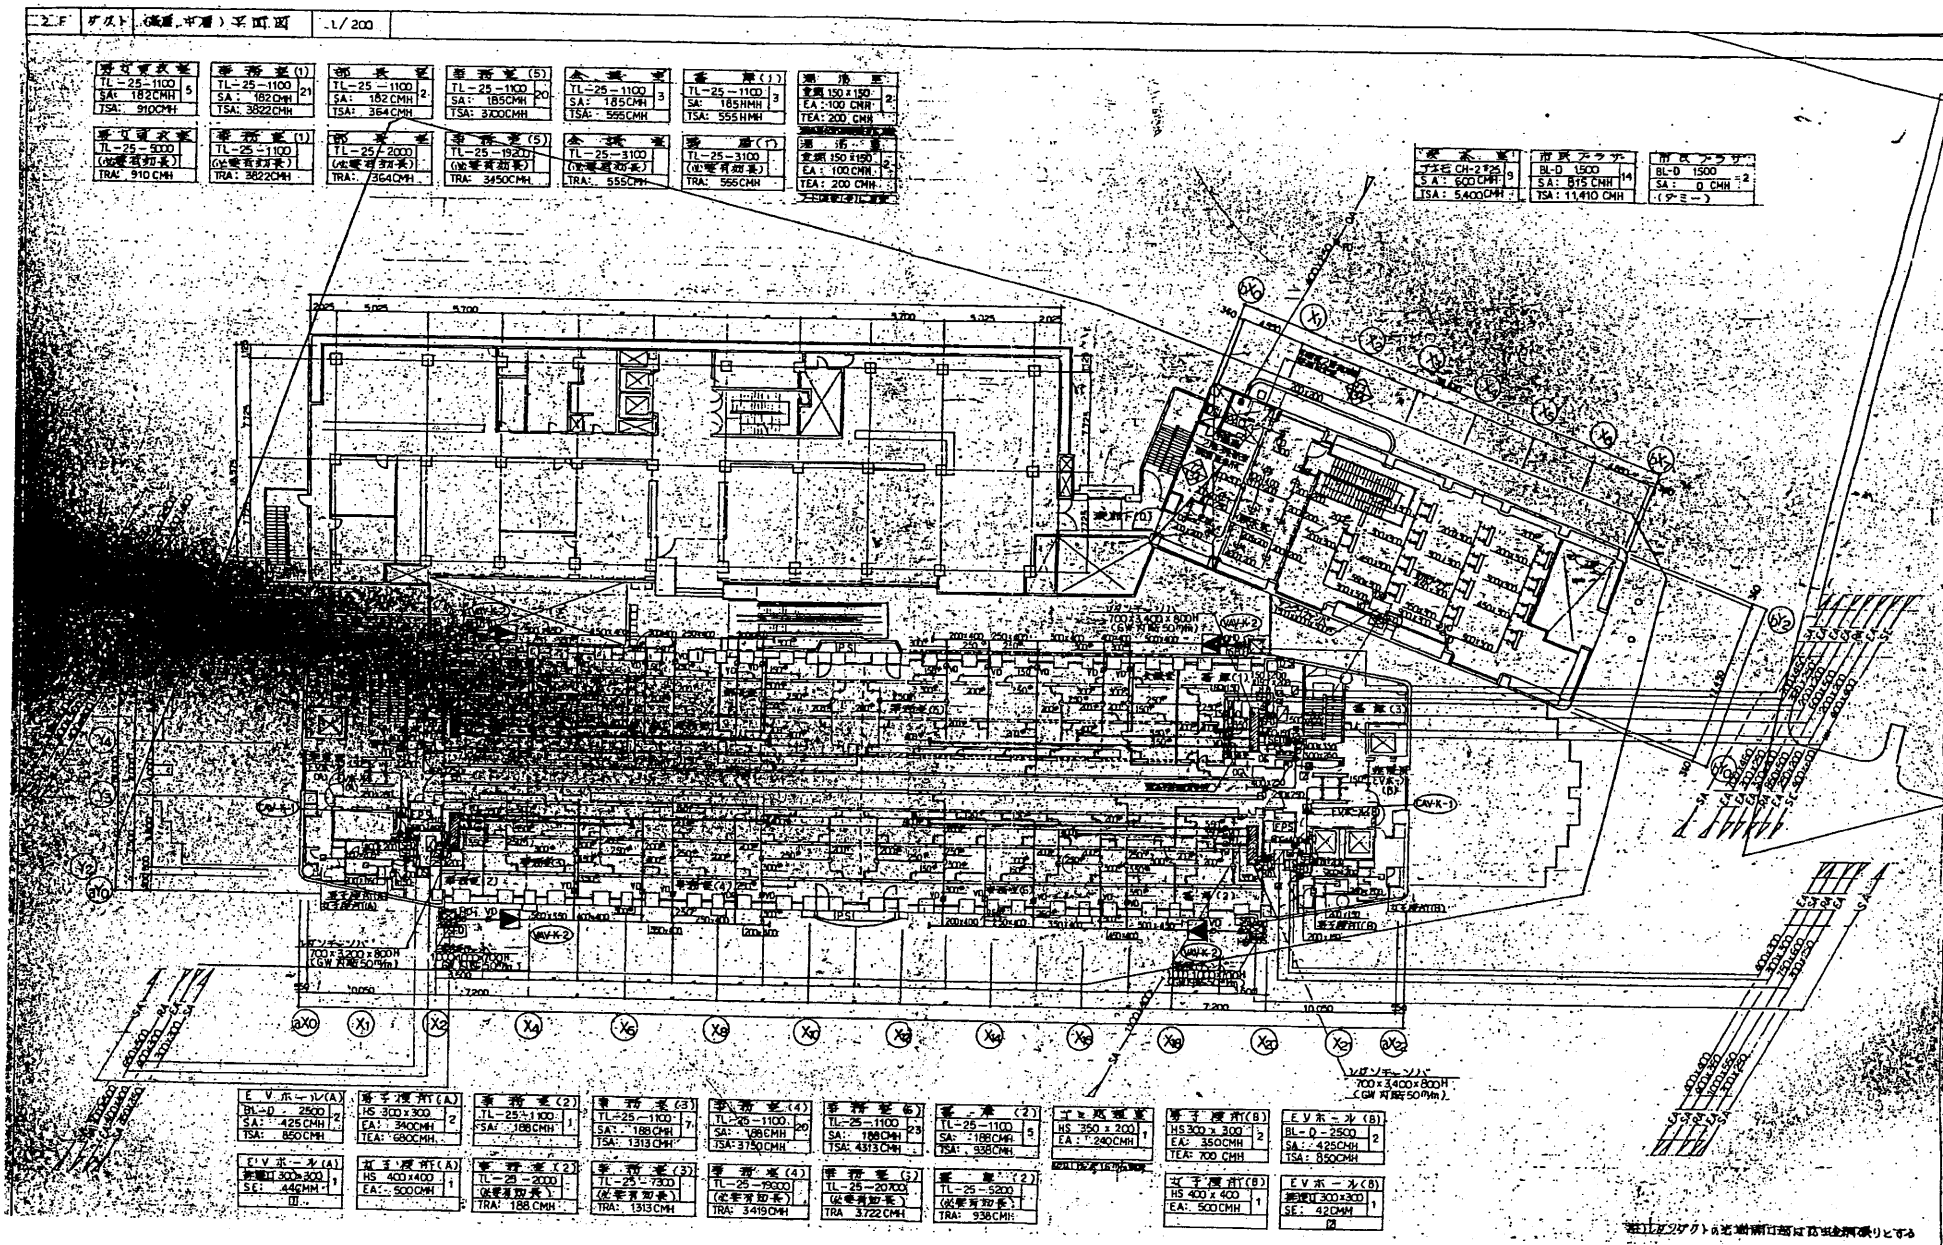

2階平面図

本庁舎


工事名	市役所本庁舎ほか3か所 建築基準法第12条定期点検業務委託			設計者資格 氏名	級建築士登録第 _____ 号			課長	主査等	担当者	財政部 FM推進課
図面名称	機械設備図	図番		縮尺	NS	作図	平成 年 月 日				

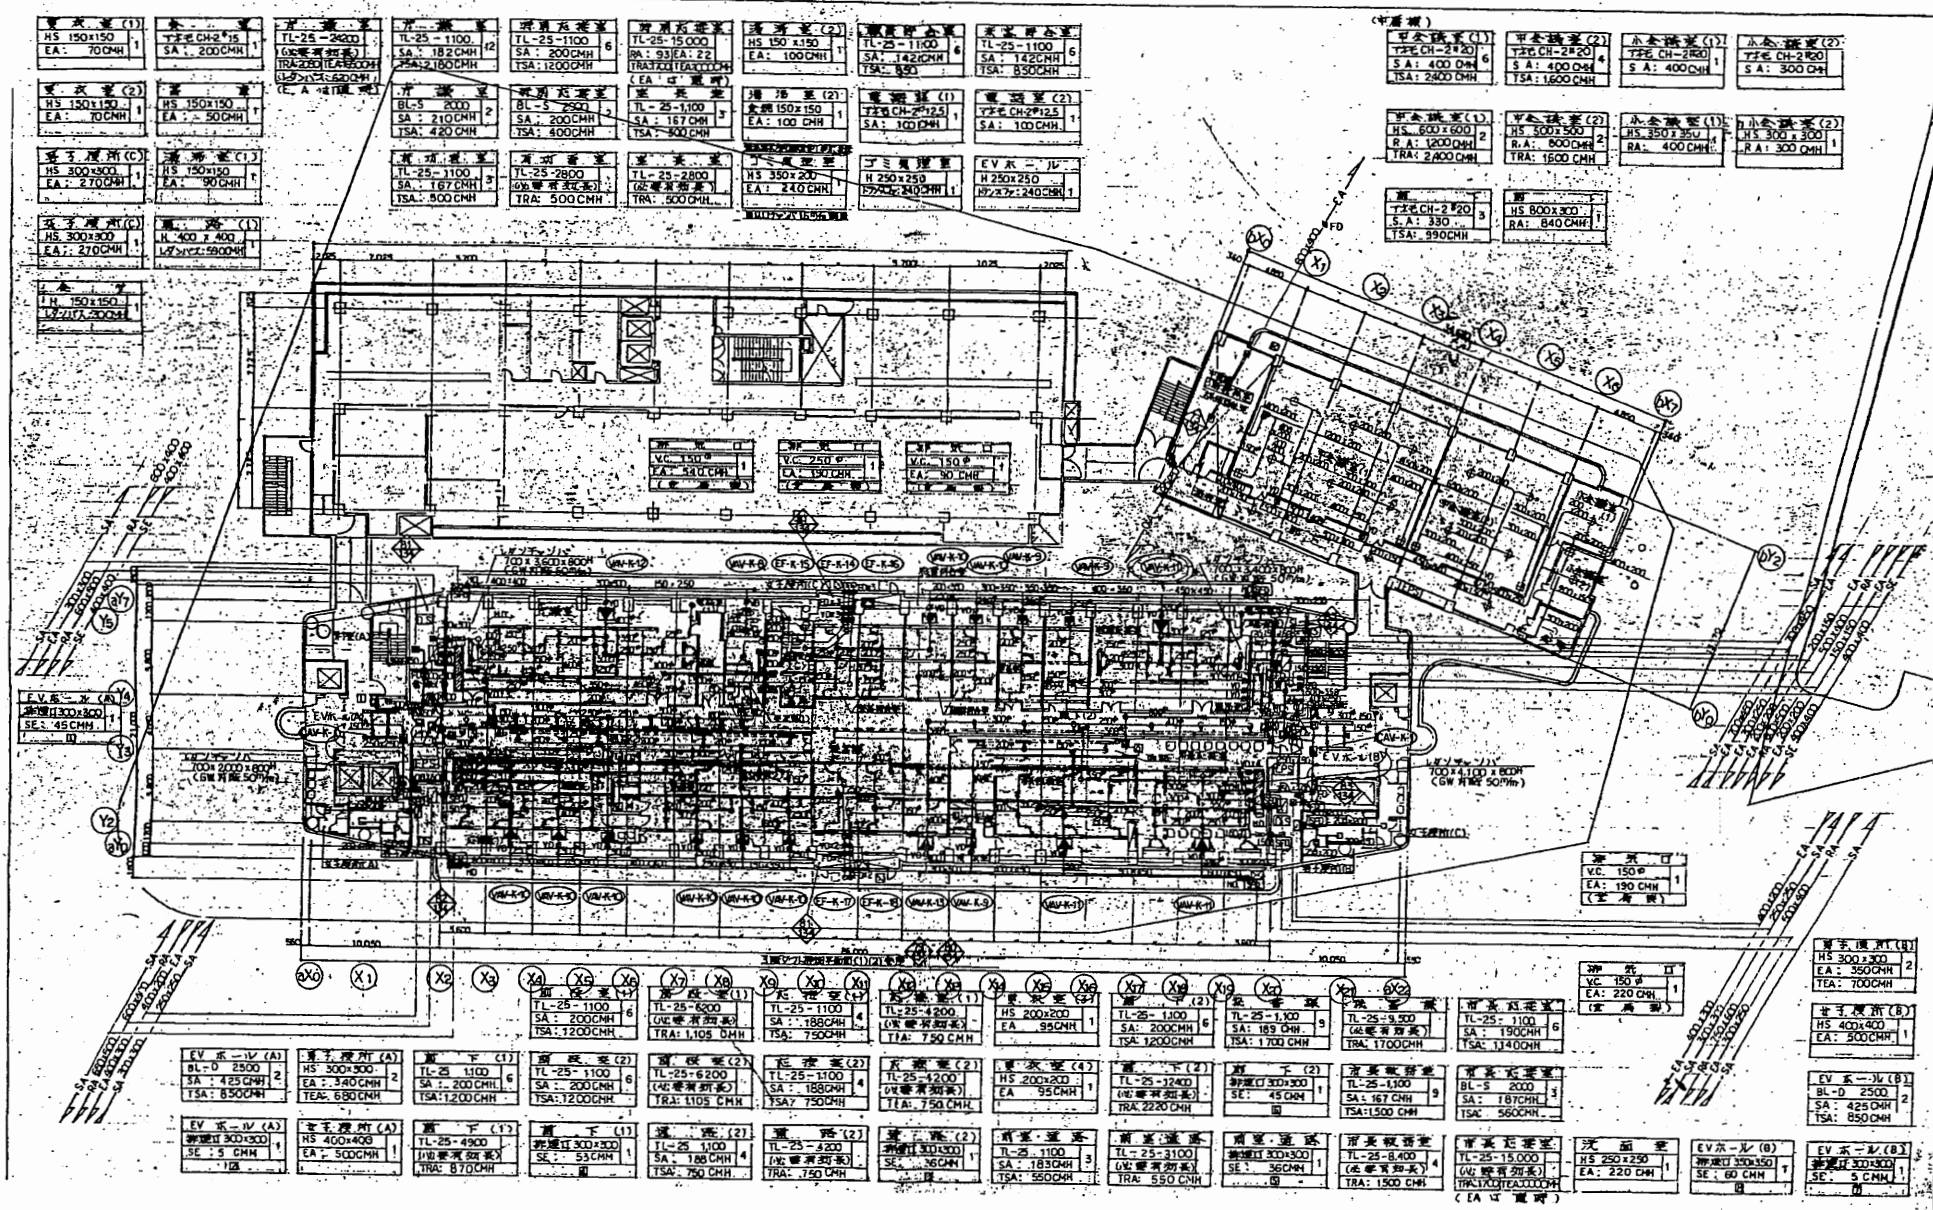

3階平面図


本庁舎

工事名	市役所本庁舎ほか3か所 建築基準法第12条定期点検業務委託			設計者資格 氏名	級建築士登録第 号			課長	主査等	担当者	財政部 FM推進課
図面名称	機械設備図	図番	縮尺	NS	作図	平成 年 月 日					

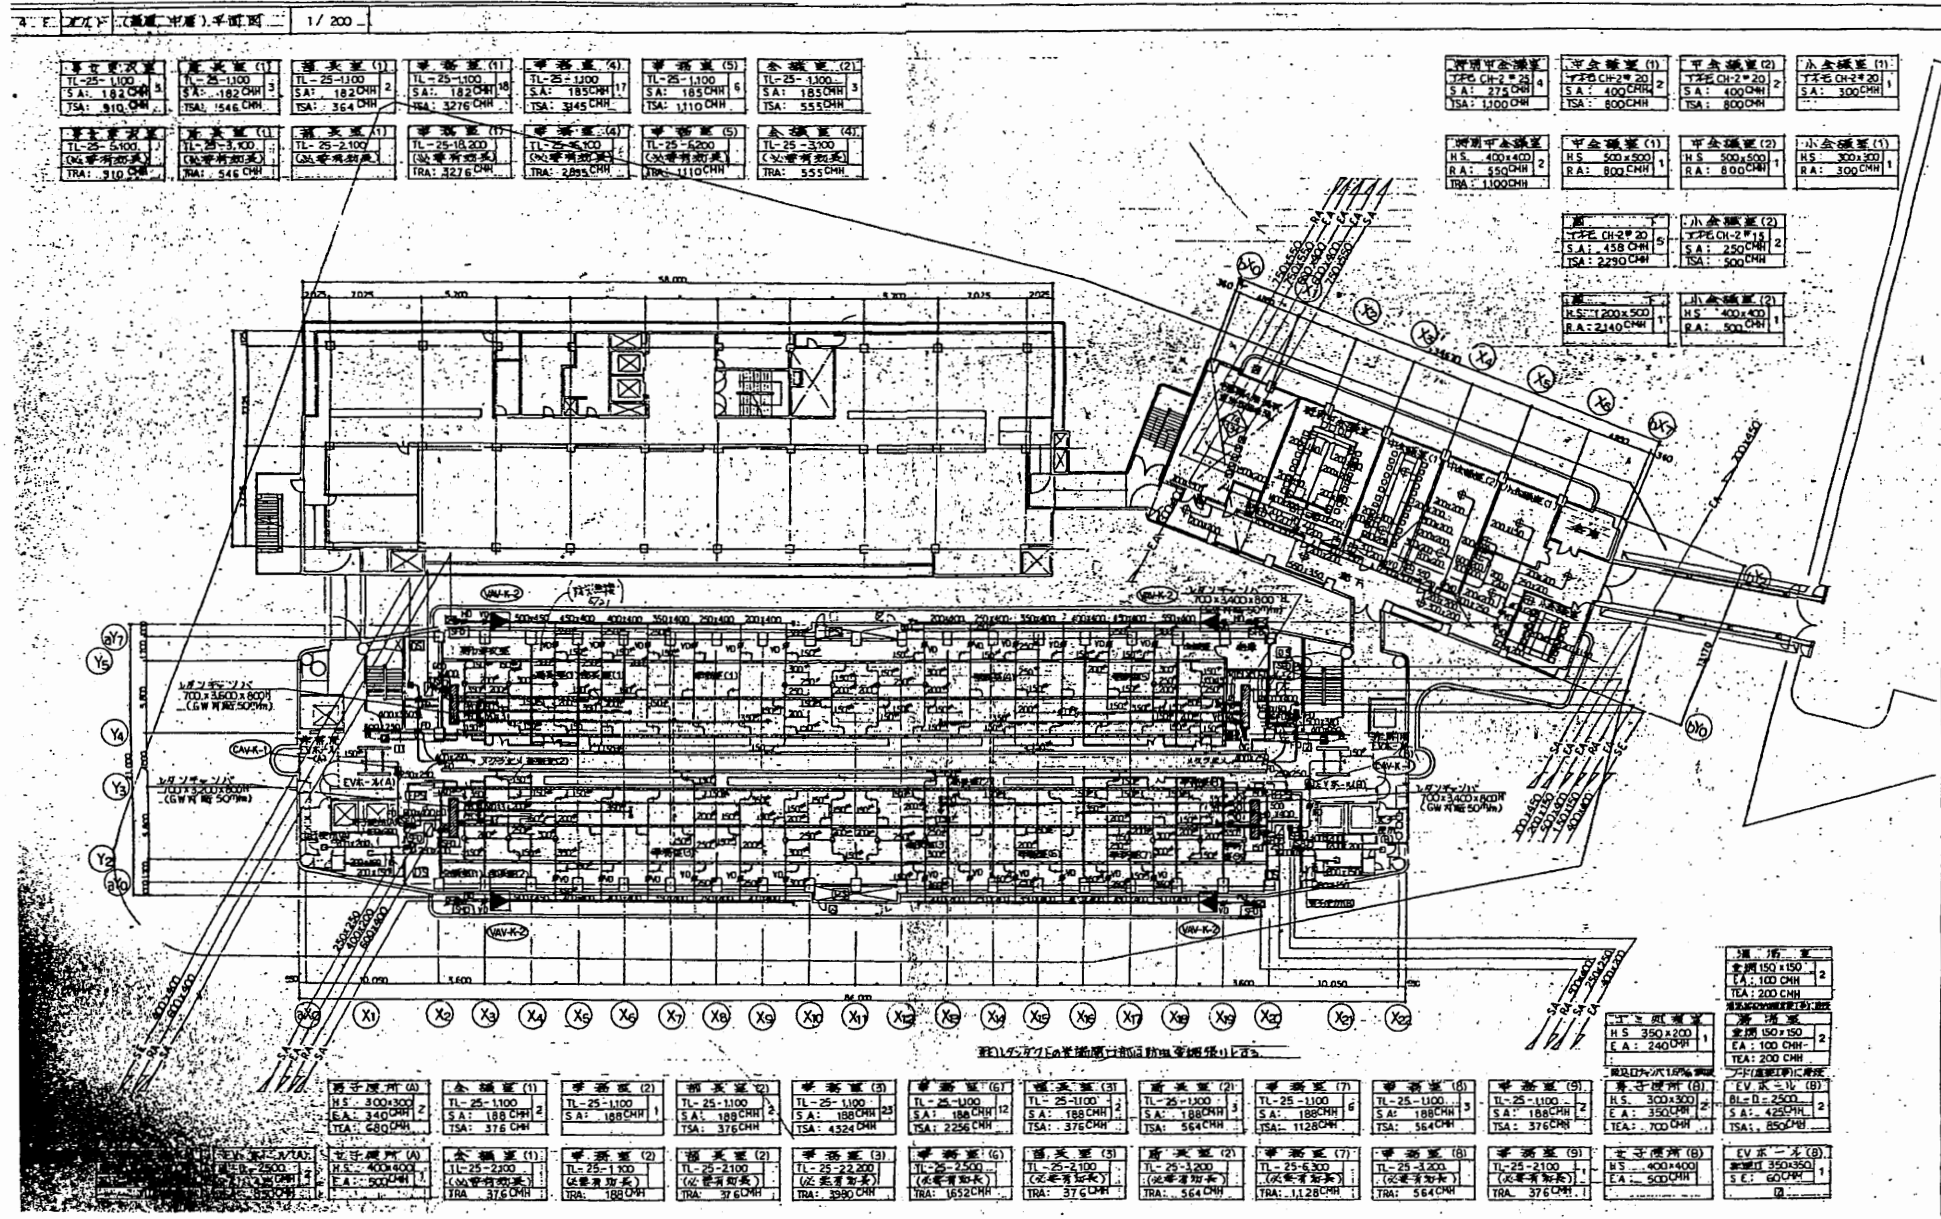

本庁舎


工事名	市役所本庁舎ほか3か所 建築基準法第12条定期点検業務委託			設計者資格 氏名	級建築士登録第 _____ 号			課長	主査等	担当者	財政部 FM推進課
図面名称	機械設備図	図番	縮尺	NS	作図	平成 年 月 日					

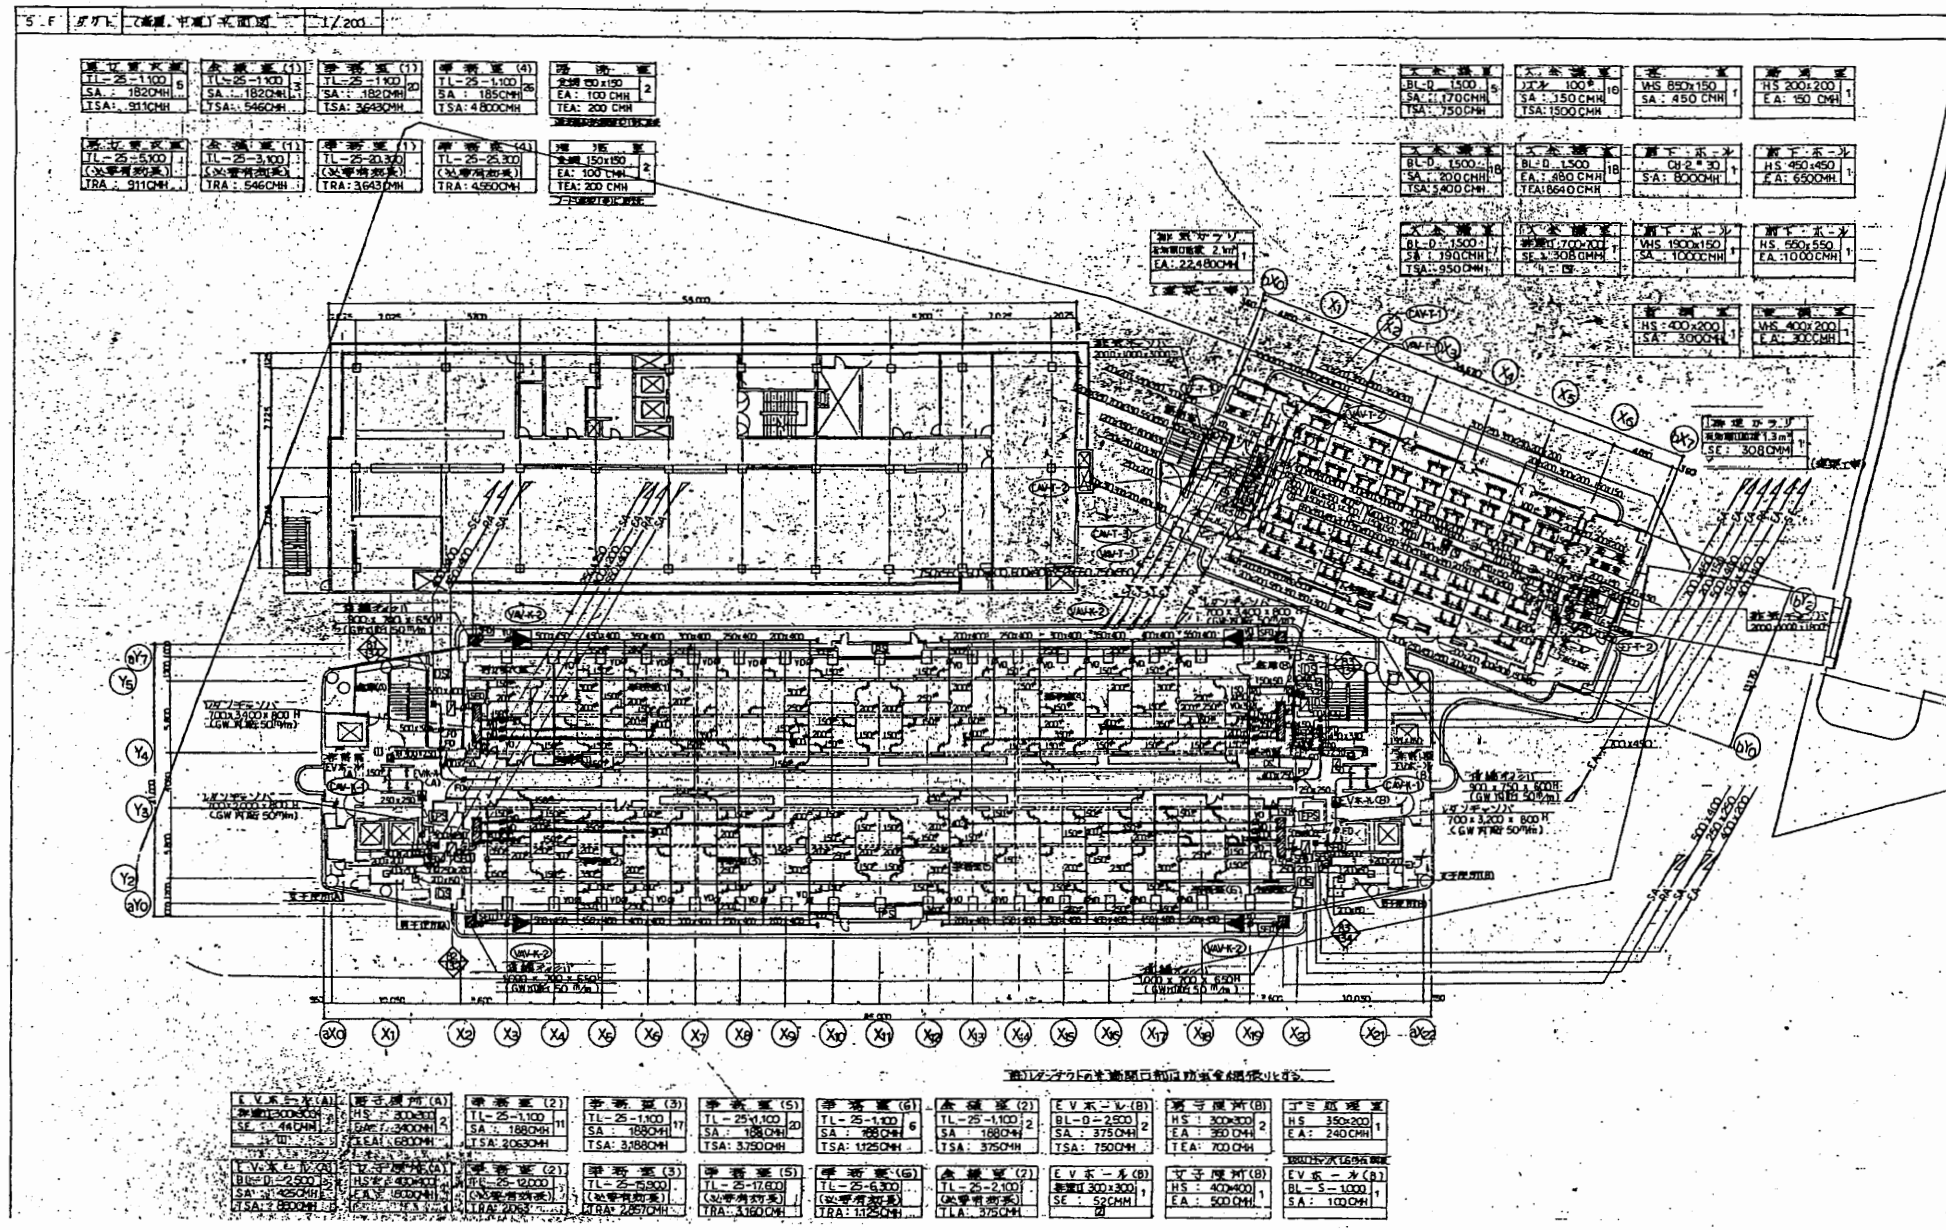

5階平面図

本庁舎


工事名	市役所本庁舎ほか3か所 建築基準法第12条定期点検業務委託			設計者資格 氏名	級建築士登録第 _____ 号			課長	主査等	担当者	財政部 FM推進課
図面名称	機械設備図	図番	縮尺	NS	作図	平成	年	月	日		

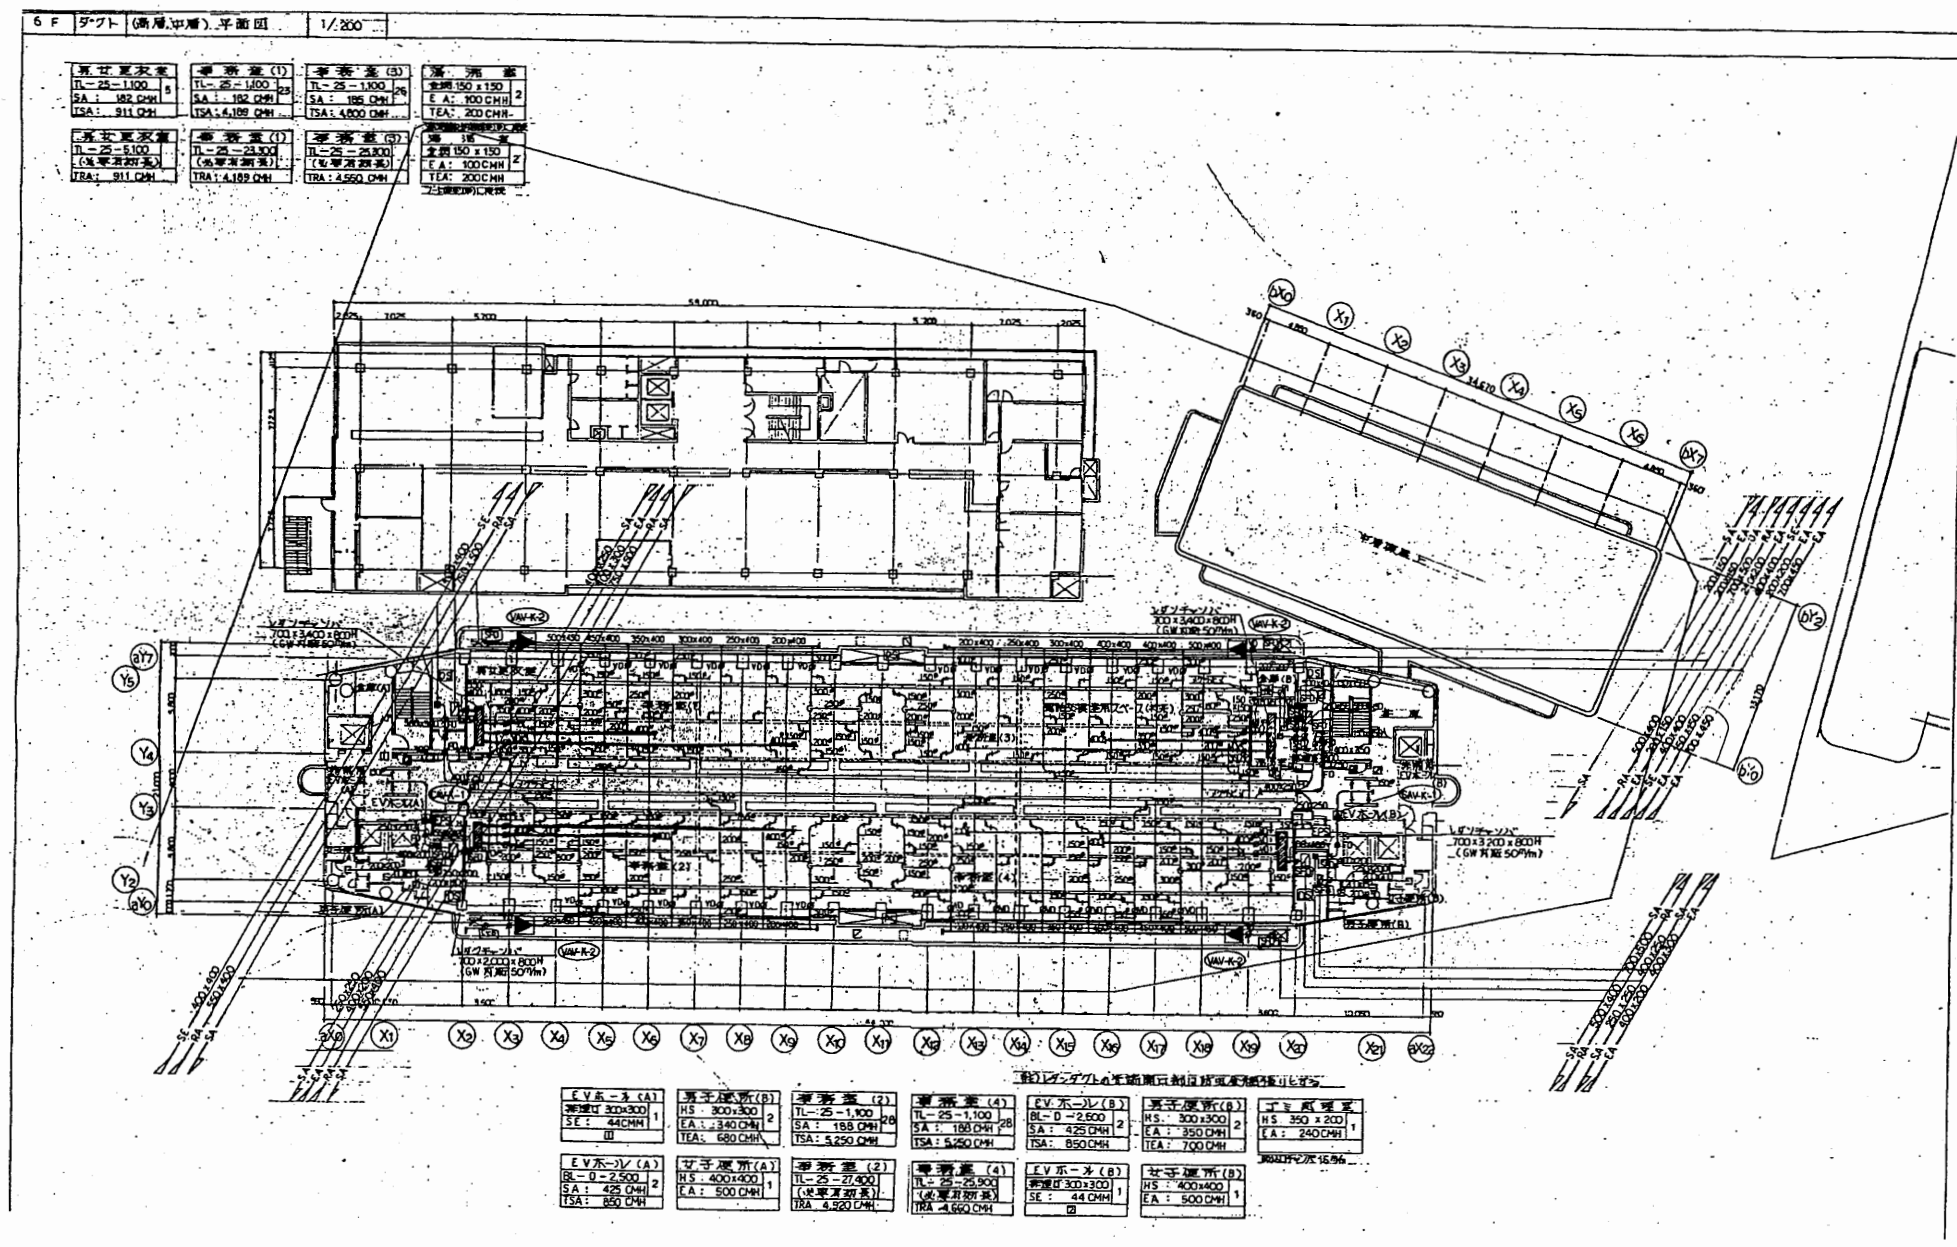

6階平面図

本庁舎


工事名	市役所本庁舎ほか3か所 建築基準法第12条定期点検業務委託			設計者資格 氏名	級建築士登録第 _____ 号			課長	主査等	担当者	財政部 FM推進課
図面名称	機械設備図	図番	縮尺	NS	作図	平成 年 月 日					

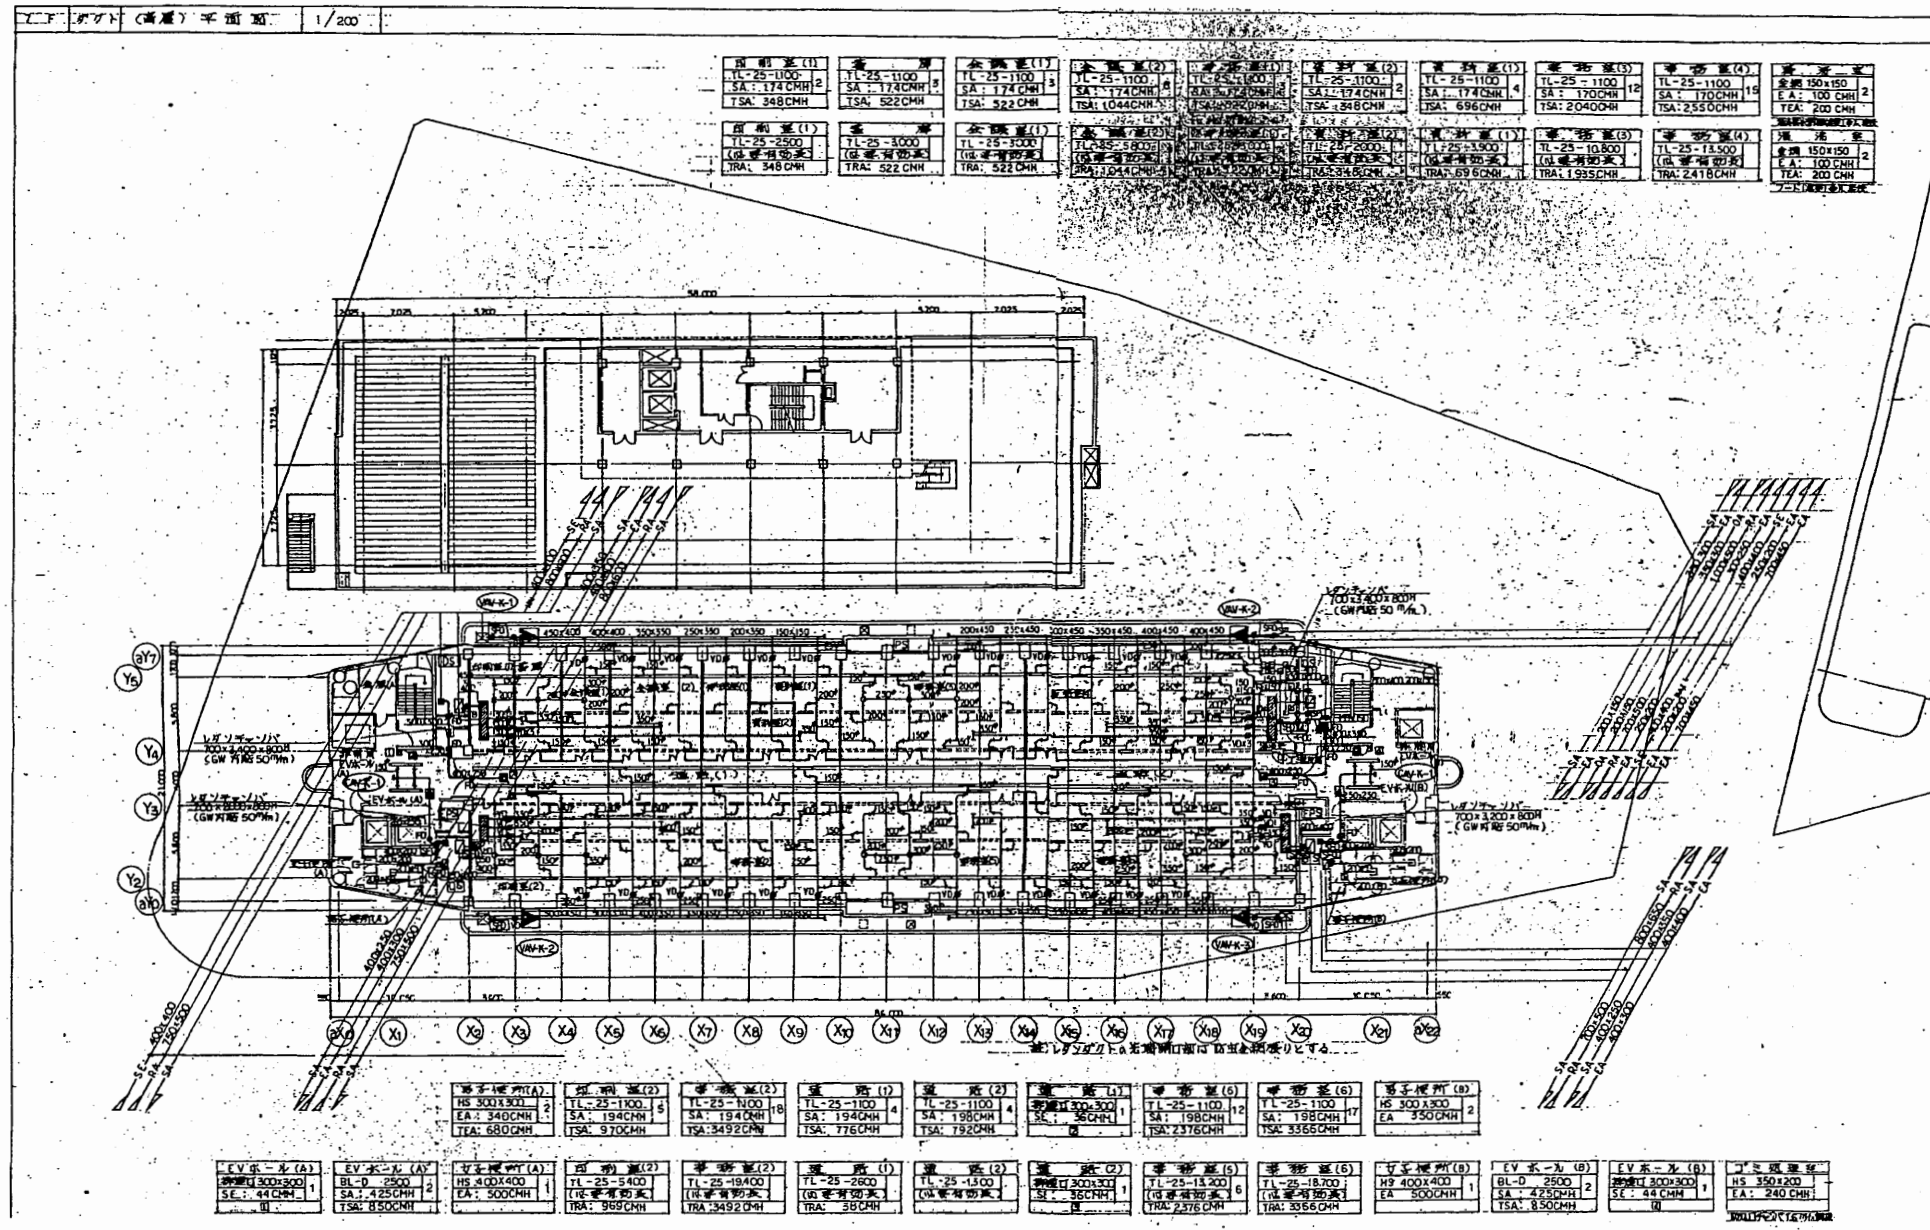

7階平面図

本庁舎


工事名	市役所本庁舎ほか3か所 建築基準法第12条定期点検業務委託			設計者資格 氏名	級建築士登録第 号			課長	主査等	担当者	財政部 FM推進課
図面名称	機械設備図	図番	縮尺	NS	作図	平成 年 月 日					

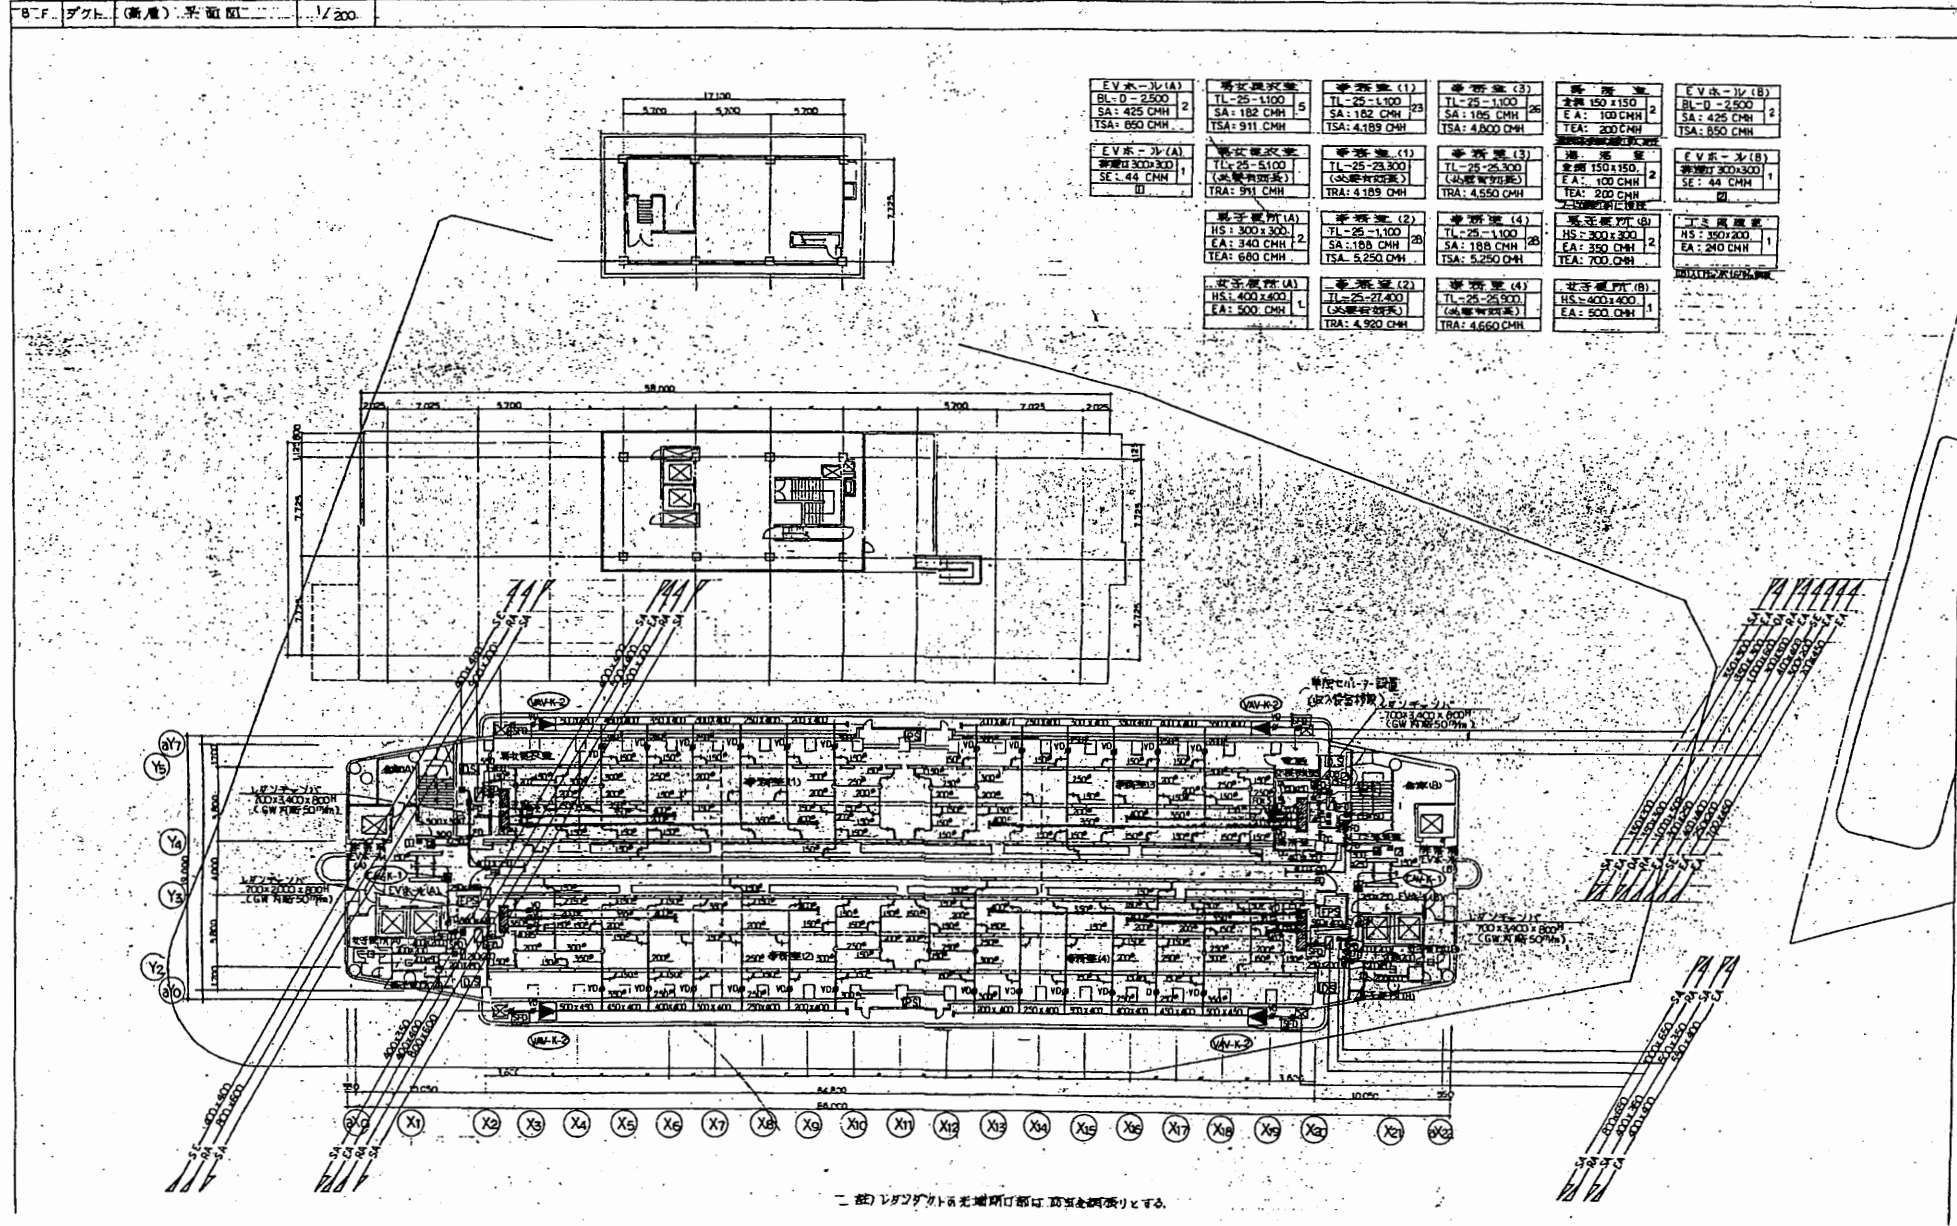

8階平面図

本庁舎


工事名	市役所本庁舎ほか3か所 建築基準法第12条定期点検業務委託			設計者資格 氏名	級建築士登録第 _____ 号			課長	主査等	担当者	財政部 FM推進課
図面名称	機械設備図	図番	縮尺	NS	作図	平成 年 月 日					

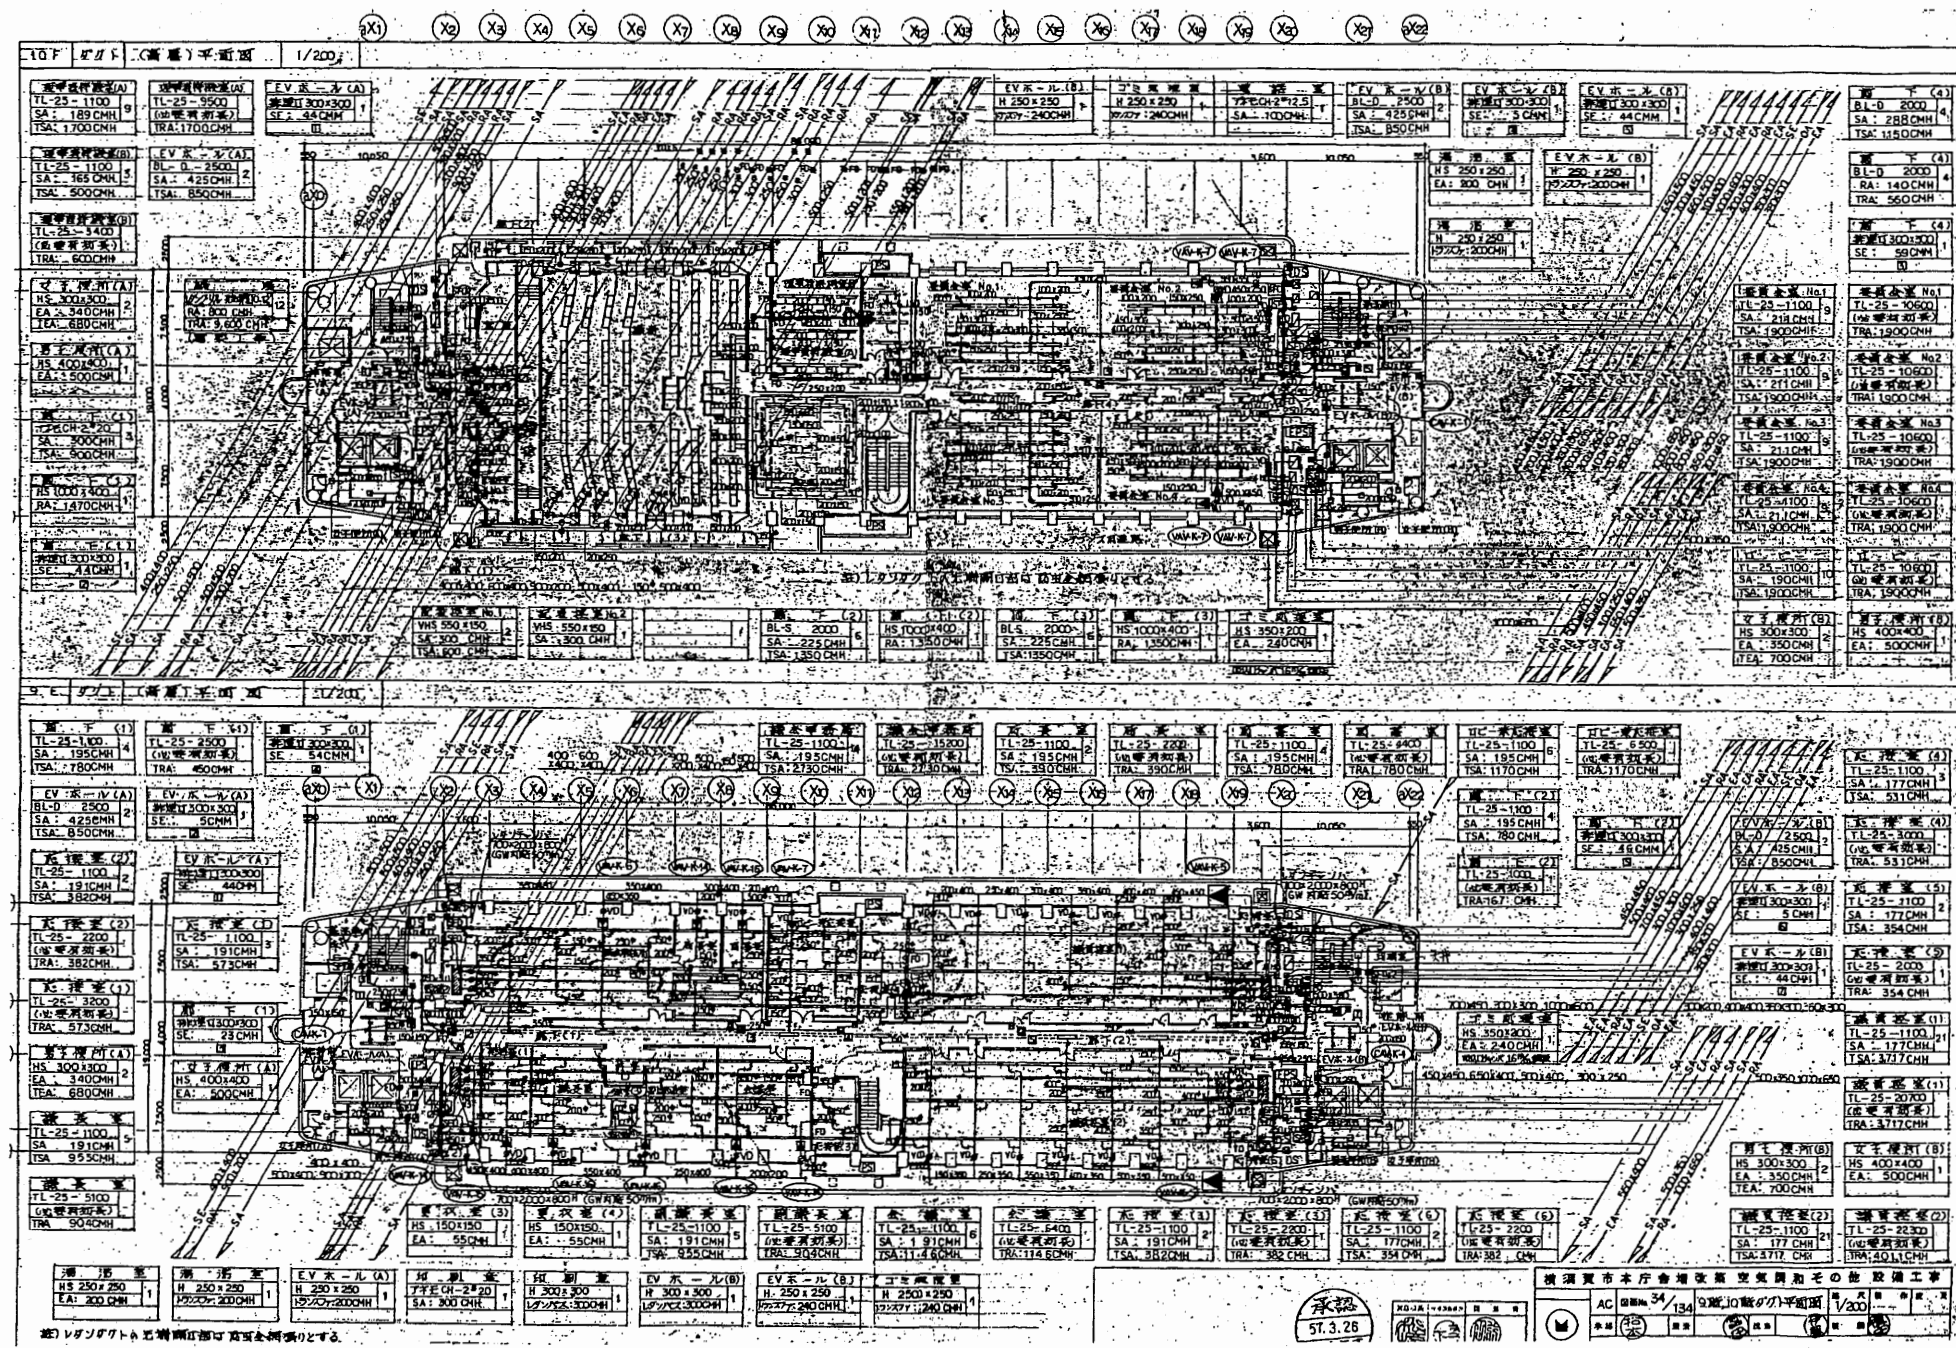

9・10階平面図

本庁舎


工事名	市役所本庁舎ほか3か所 建築基準法第12条定期点検業務委託			設計者資格 氏名	級建築士登録第 号			課長	主査等	担当者	財政部 FM推進課
図面名称	機械設備図	図番	縮尺	NS	作図	平成 年 月 日					

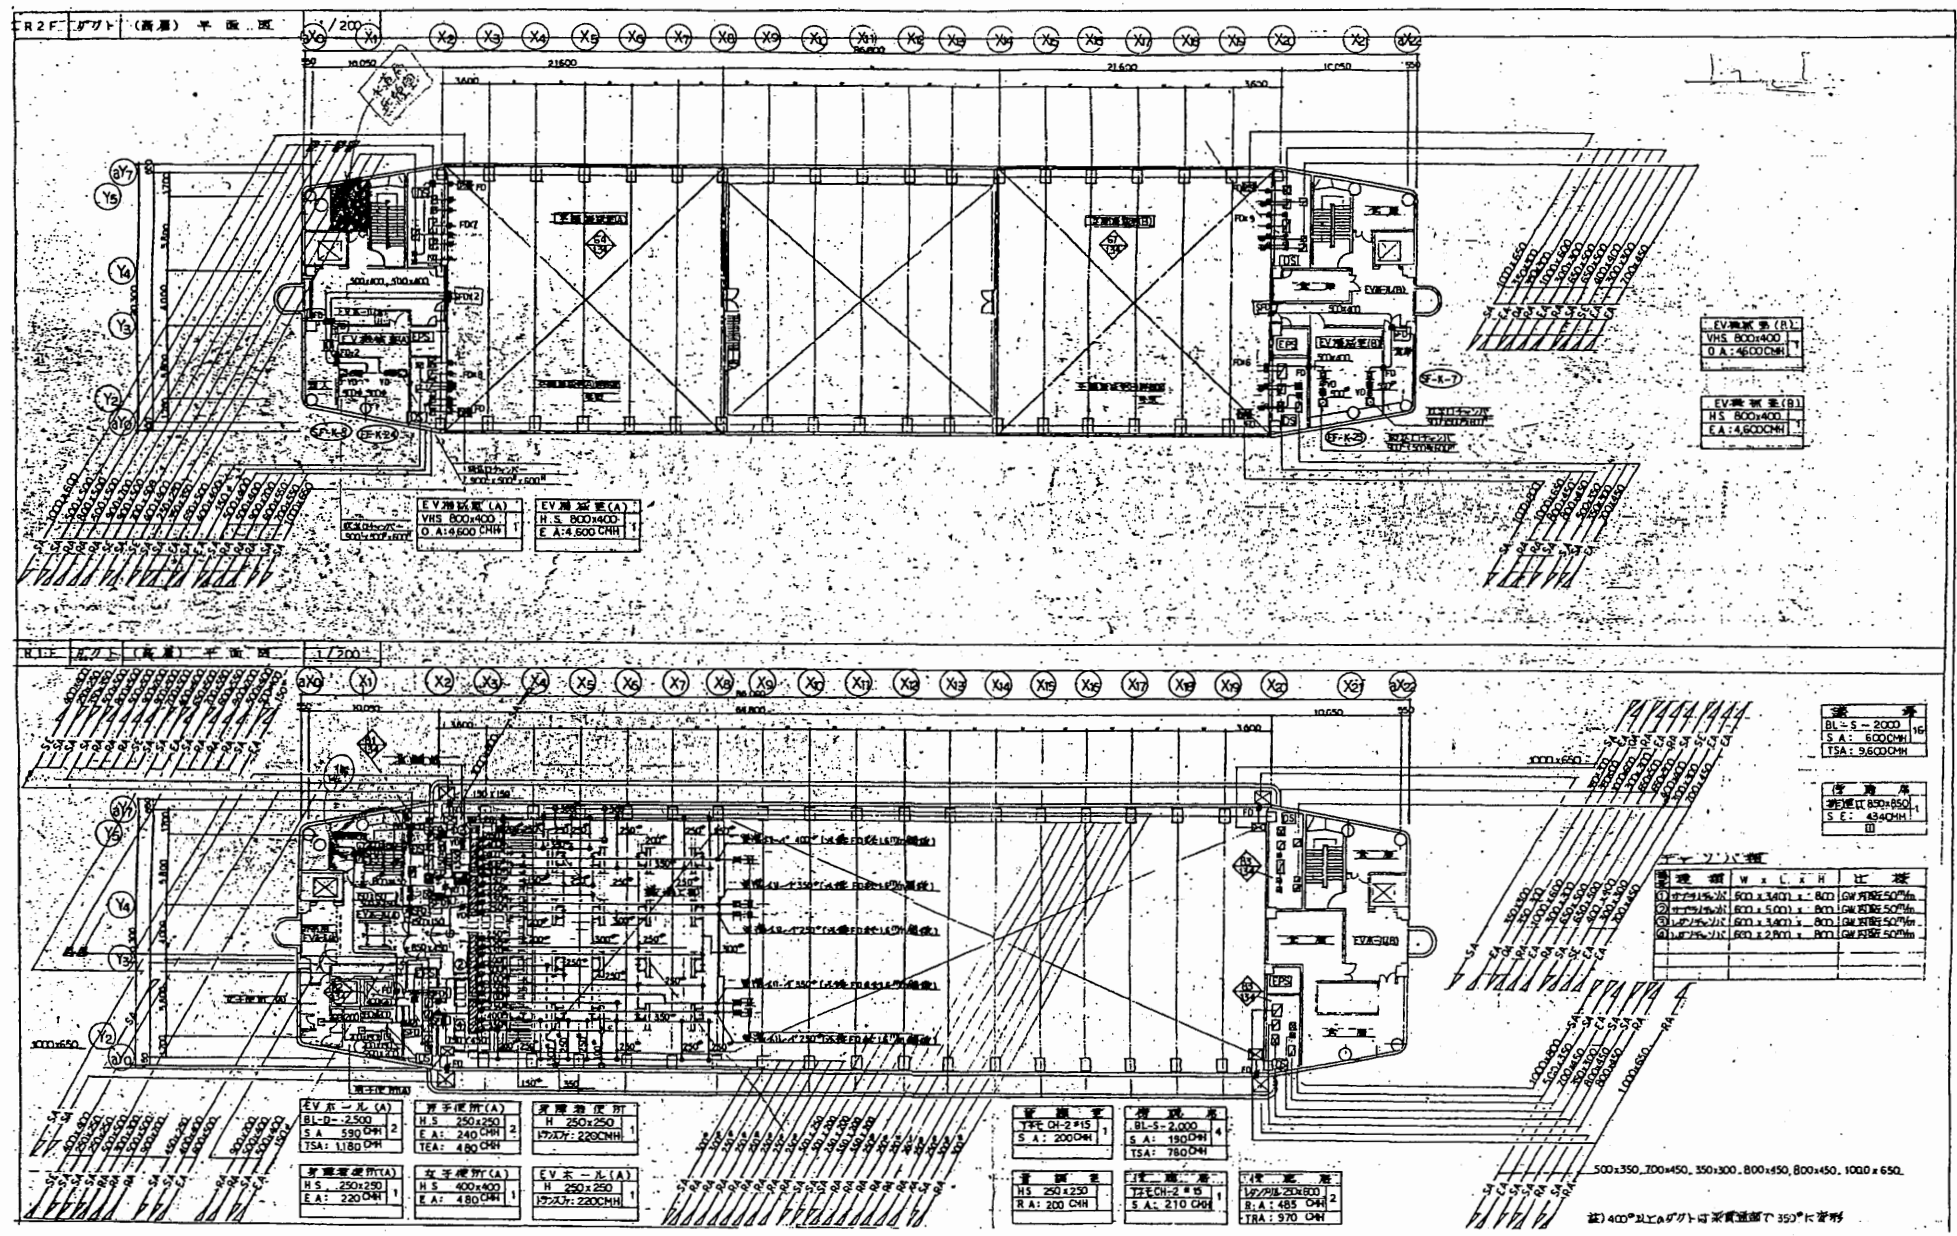

R1・R2階平面図

本庁舎

工事名	市役所本庁舎ほか3か所 建築基準法第12条定期点検業務委託			設計者資格 氏名	級建築士登録第 _____ 号			課長	主査等	担当者	財政部 FM推進課
図面名称	機械設備図	図番	縮尺	NS	作図	平成	年	月	日		

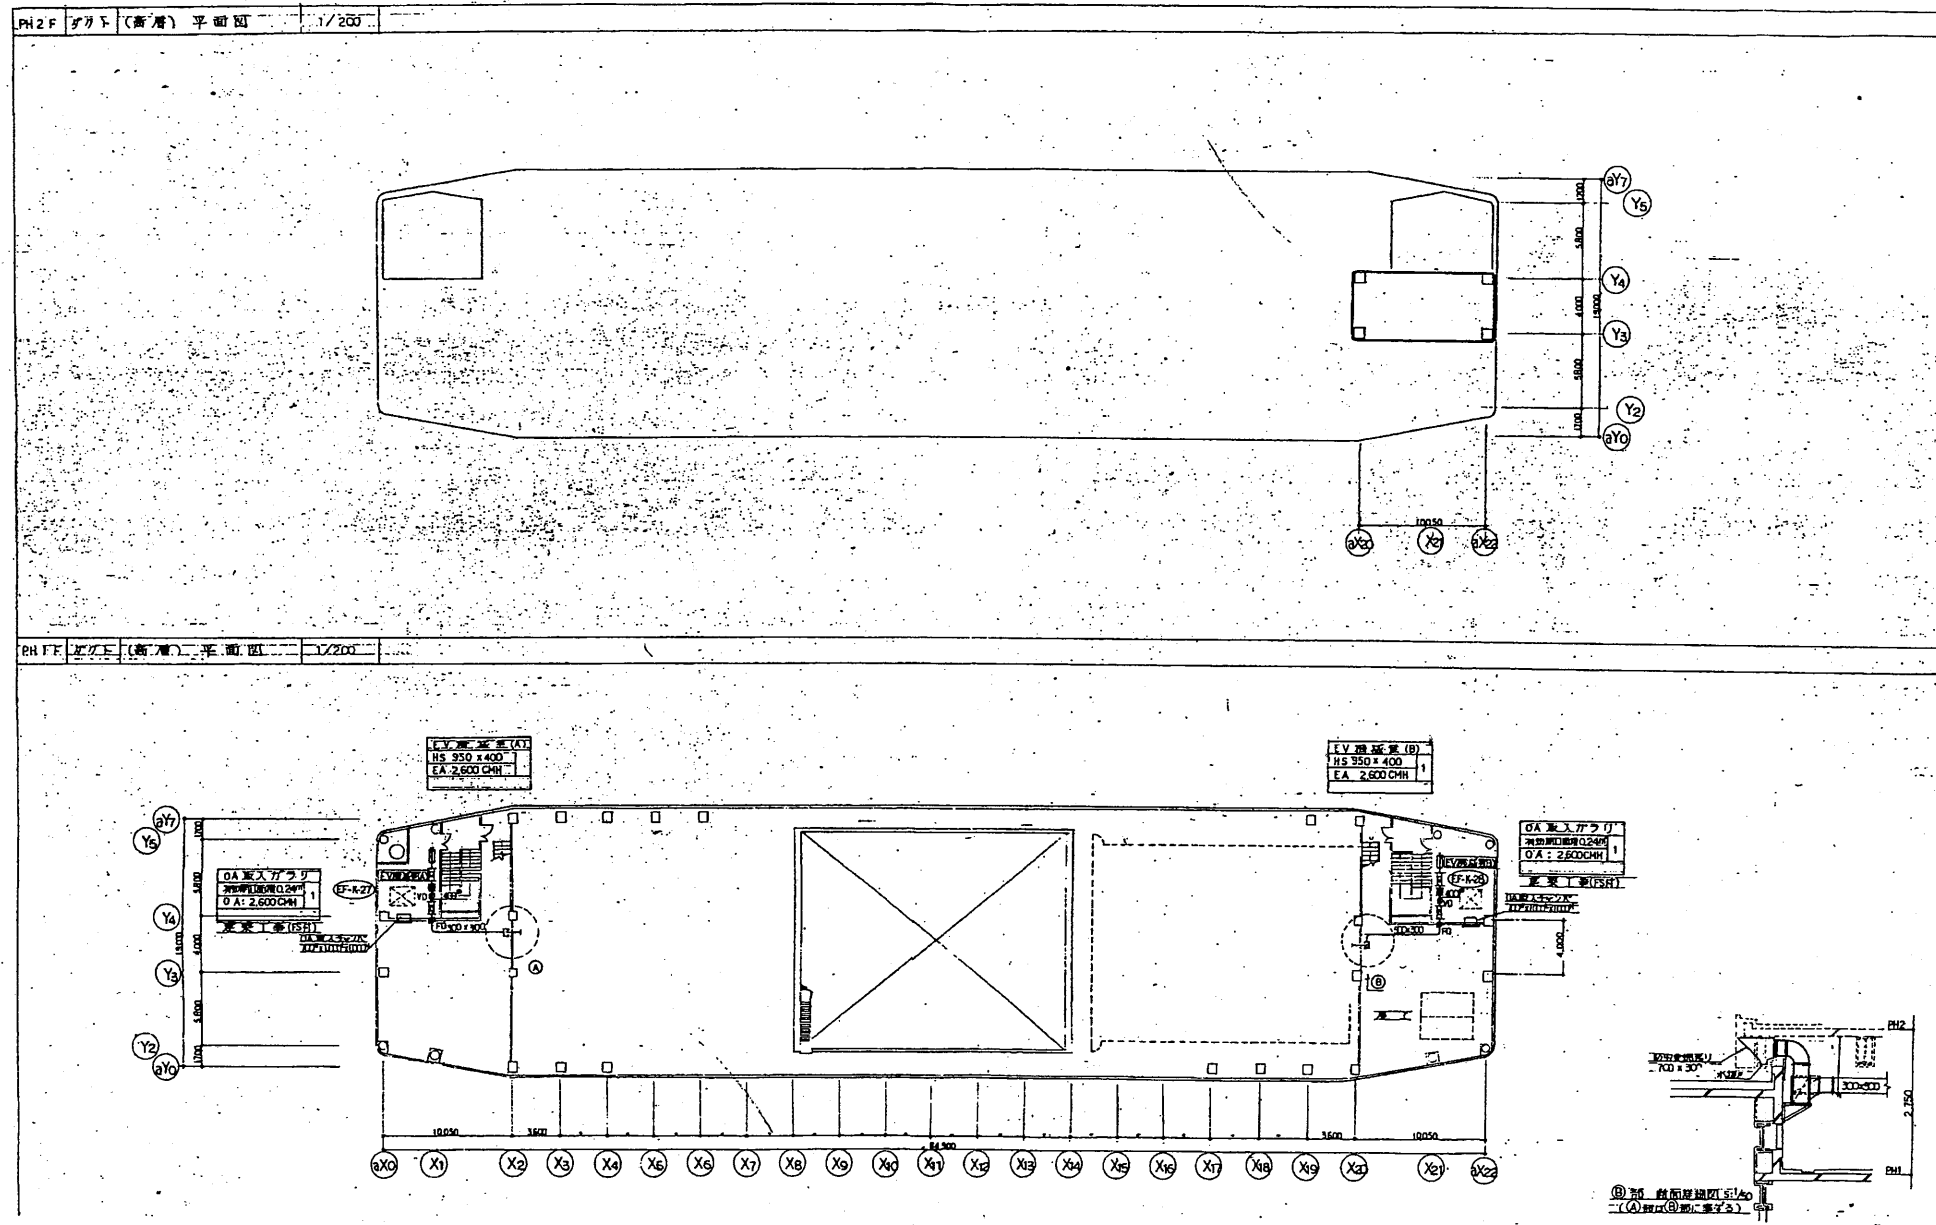


PH1・PH2階平面図

本庁舎

工事名	市役所本庁舎ほか3か所 建築基準法第12条定期点検業務委託			設計者資格 氏名	級建築士登録第 _____ 号			課長	主査等	担当者	財政部 FM推進課
図面名称	機械設備図	図番		縮尺	NS	作図	平成 年 月 日				


記号	名称	仕様	数量	単位	備注
CT-1	冷水機	冷凍能力 100kW	2	台	
CT-2	冷水機	冷凍能力 100kW	2	台	
CH-1	熱交換機	熱交換能力 100kW	1	台	
CH-2	熱交換機	熱交換能力 100kW	1	台	
CP-1	ポンプ	流量 100L/min	1	台	
CP-2	ポンプ	流量 100L/min	1	台	
AC-1	空調機	冷房能力 100kW	1	台	
AC-2	空調機	冷房能力 100kW	1	台	
F-1	ファン	風量 1000m³/min	1	台	
F-2	ファン	風量 1000m³/min	1	台	
F-3	ファン	風量 1000m³/min	1	台	
F-4	ファン	風量 1000m³/min	1	台	
F-5	ファン	風量 1000m³/min	1	台	
F-6	ファン	風量 1000m³/min	1	台	
F-7	ファン	風量 1000m³/min	1	台	
F-8	ファン	風量 1000m³/min	1	台	
F-9	ファン	風量 1000m³/min	1	台	
F-10	ファン	風量 1000m³/min	1	台	
F-11	ファン	風量 1000m³/min	1	台	
F-12	ファン	風量 1000m³/min	1	台	
F-13	ファン	風量 1000m³/min	1	台	
F-14	ファン	風量 1000m³/min	1	台	
F-15	ファン	風量 1000m³/min	1	台	
F-16	ファン	風量 1000m³/min	1	台	
F-17	ファン	風量 1000m³/min	1	台	
F-18	ファン	風量 1000m³/min	1	台	
F-19	ファン	風量 1000m³/min	1	台	
F-20	ファン	風量 1000m³/min	1	台	

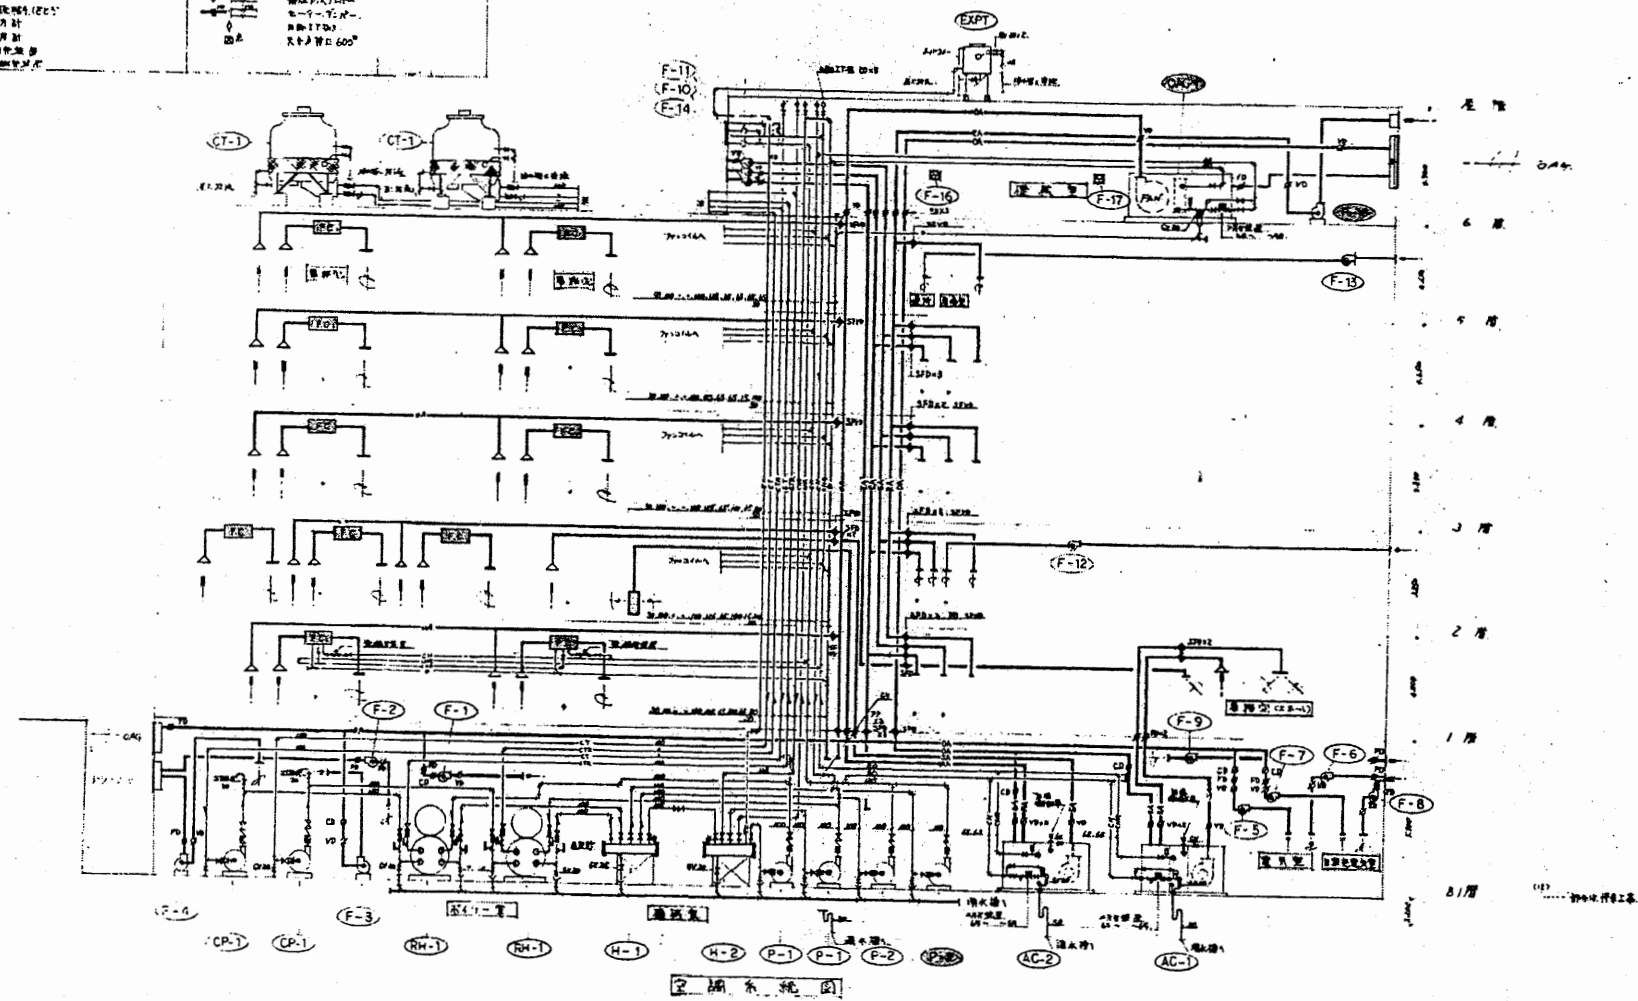

系統図

本庁舎
分館

工事名	市役所本庁舎ほか3か所 建築基準法第12条定期点検業務委託			設計者資格 氏名	級建築士登録第 号			課長	主査等	担当者	財政部 FM推進課
図面名称	設備図	図番	縮尺	NS	作図	平成 年 月 日					

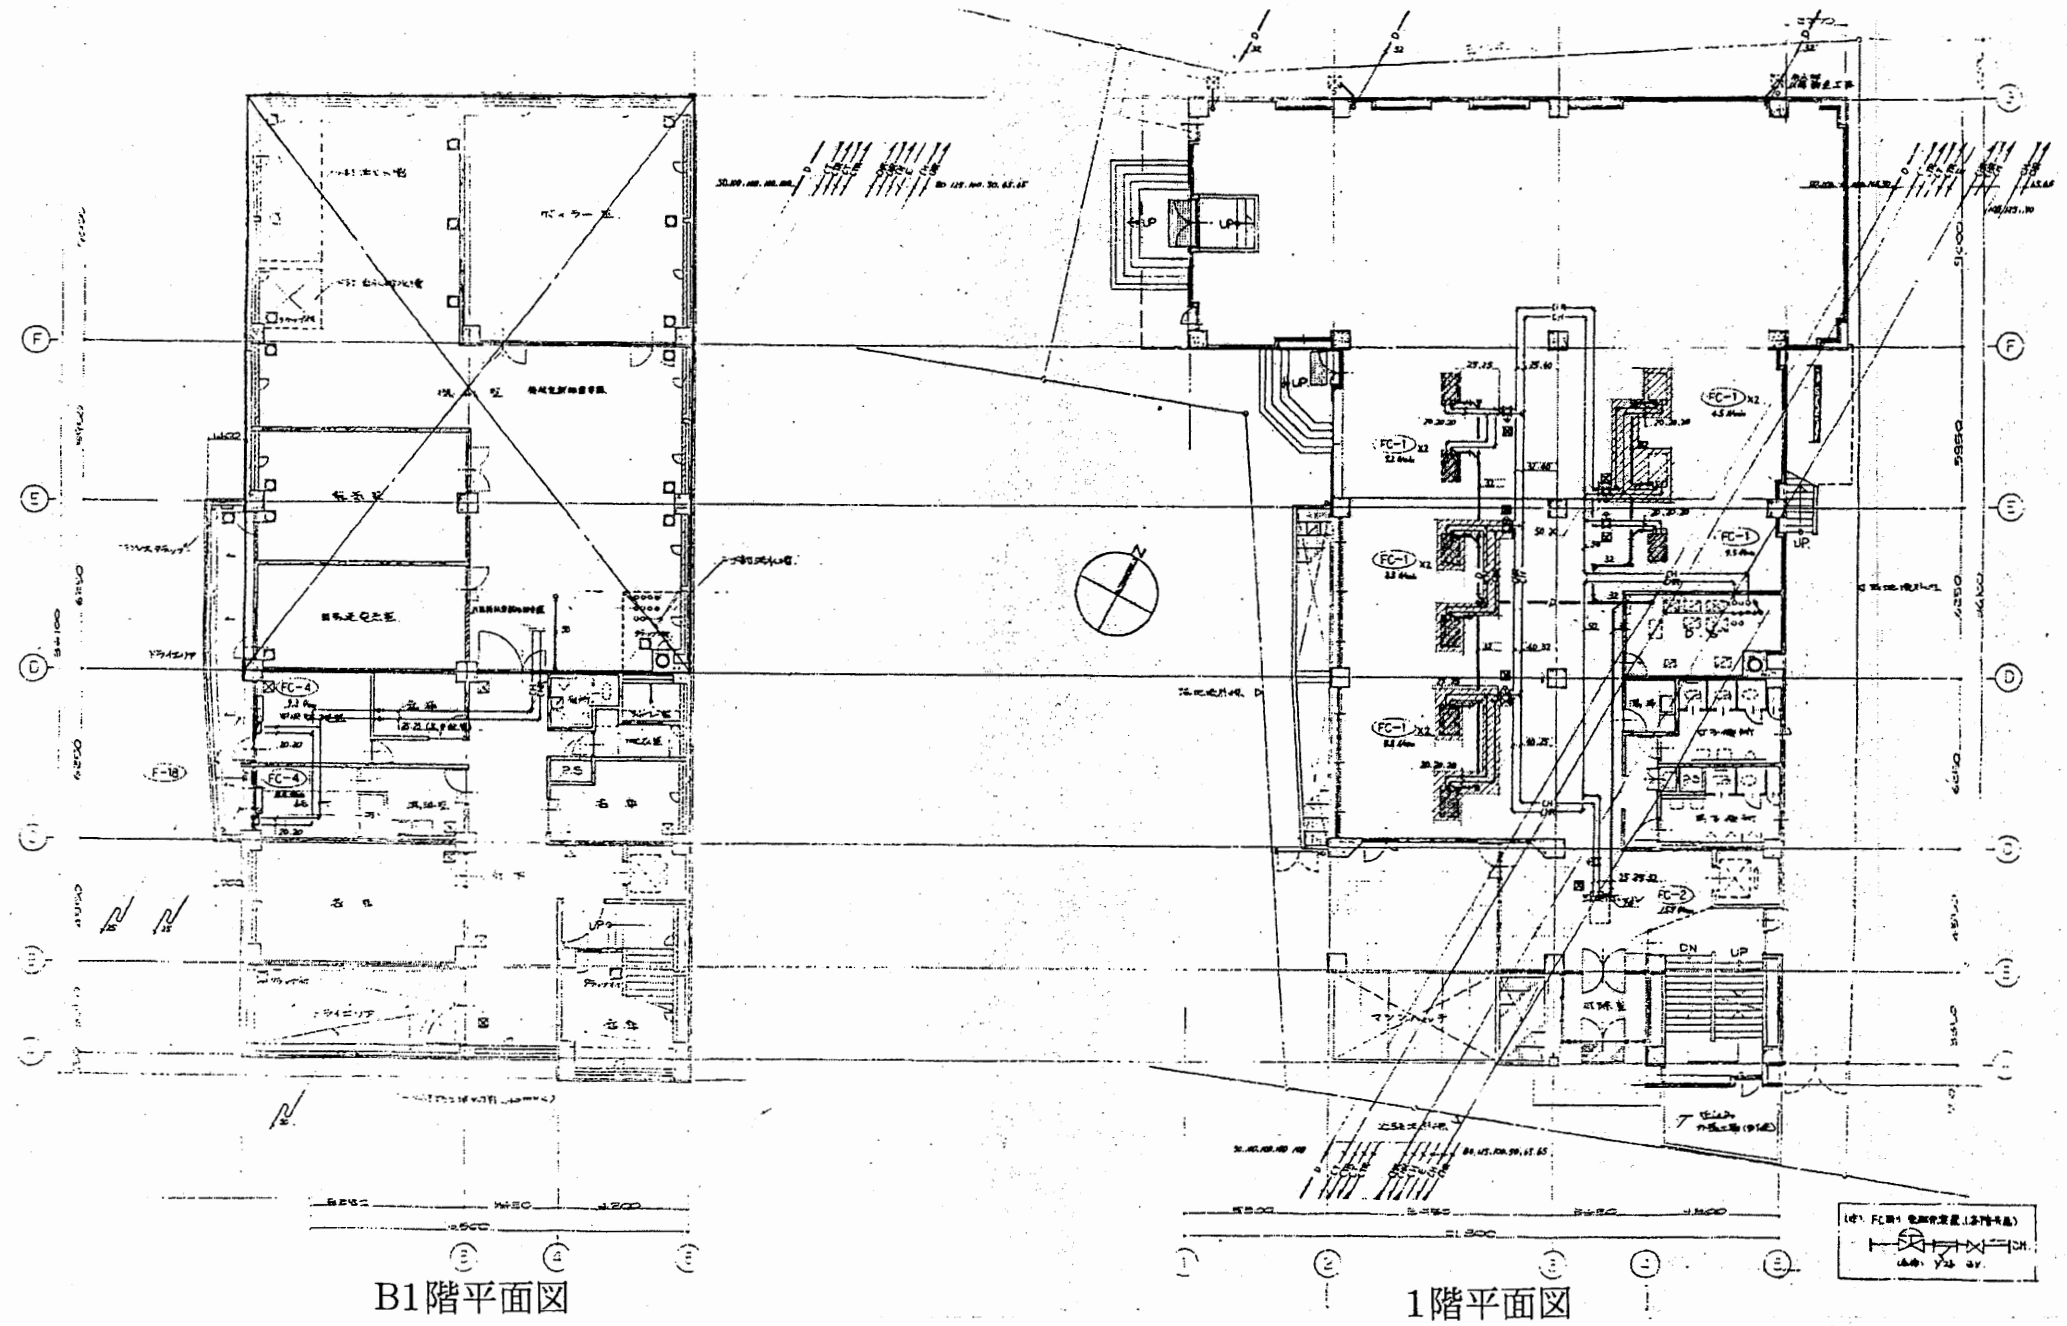


B1階平面図

1階平面図


本庁舎
分館

工事名	市役所本庁舎ほか3か所 建築基準法第12条定期点検業務委託			設計者資格 氏名	級建築士登録第 号			課長	主査等	担当者	財政部 FM推進課
図面名称	設備図	図番	縮尺	NS	作図	平成 年 月 日					

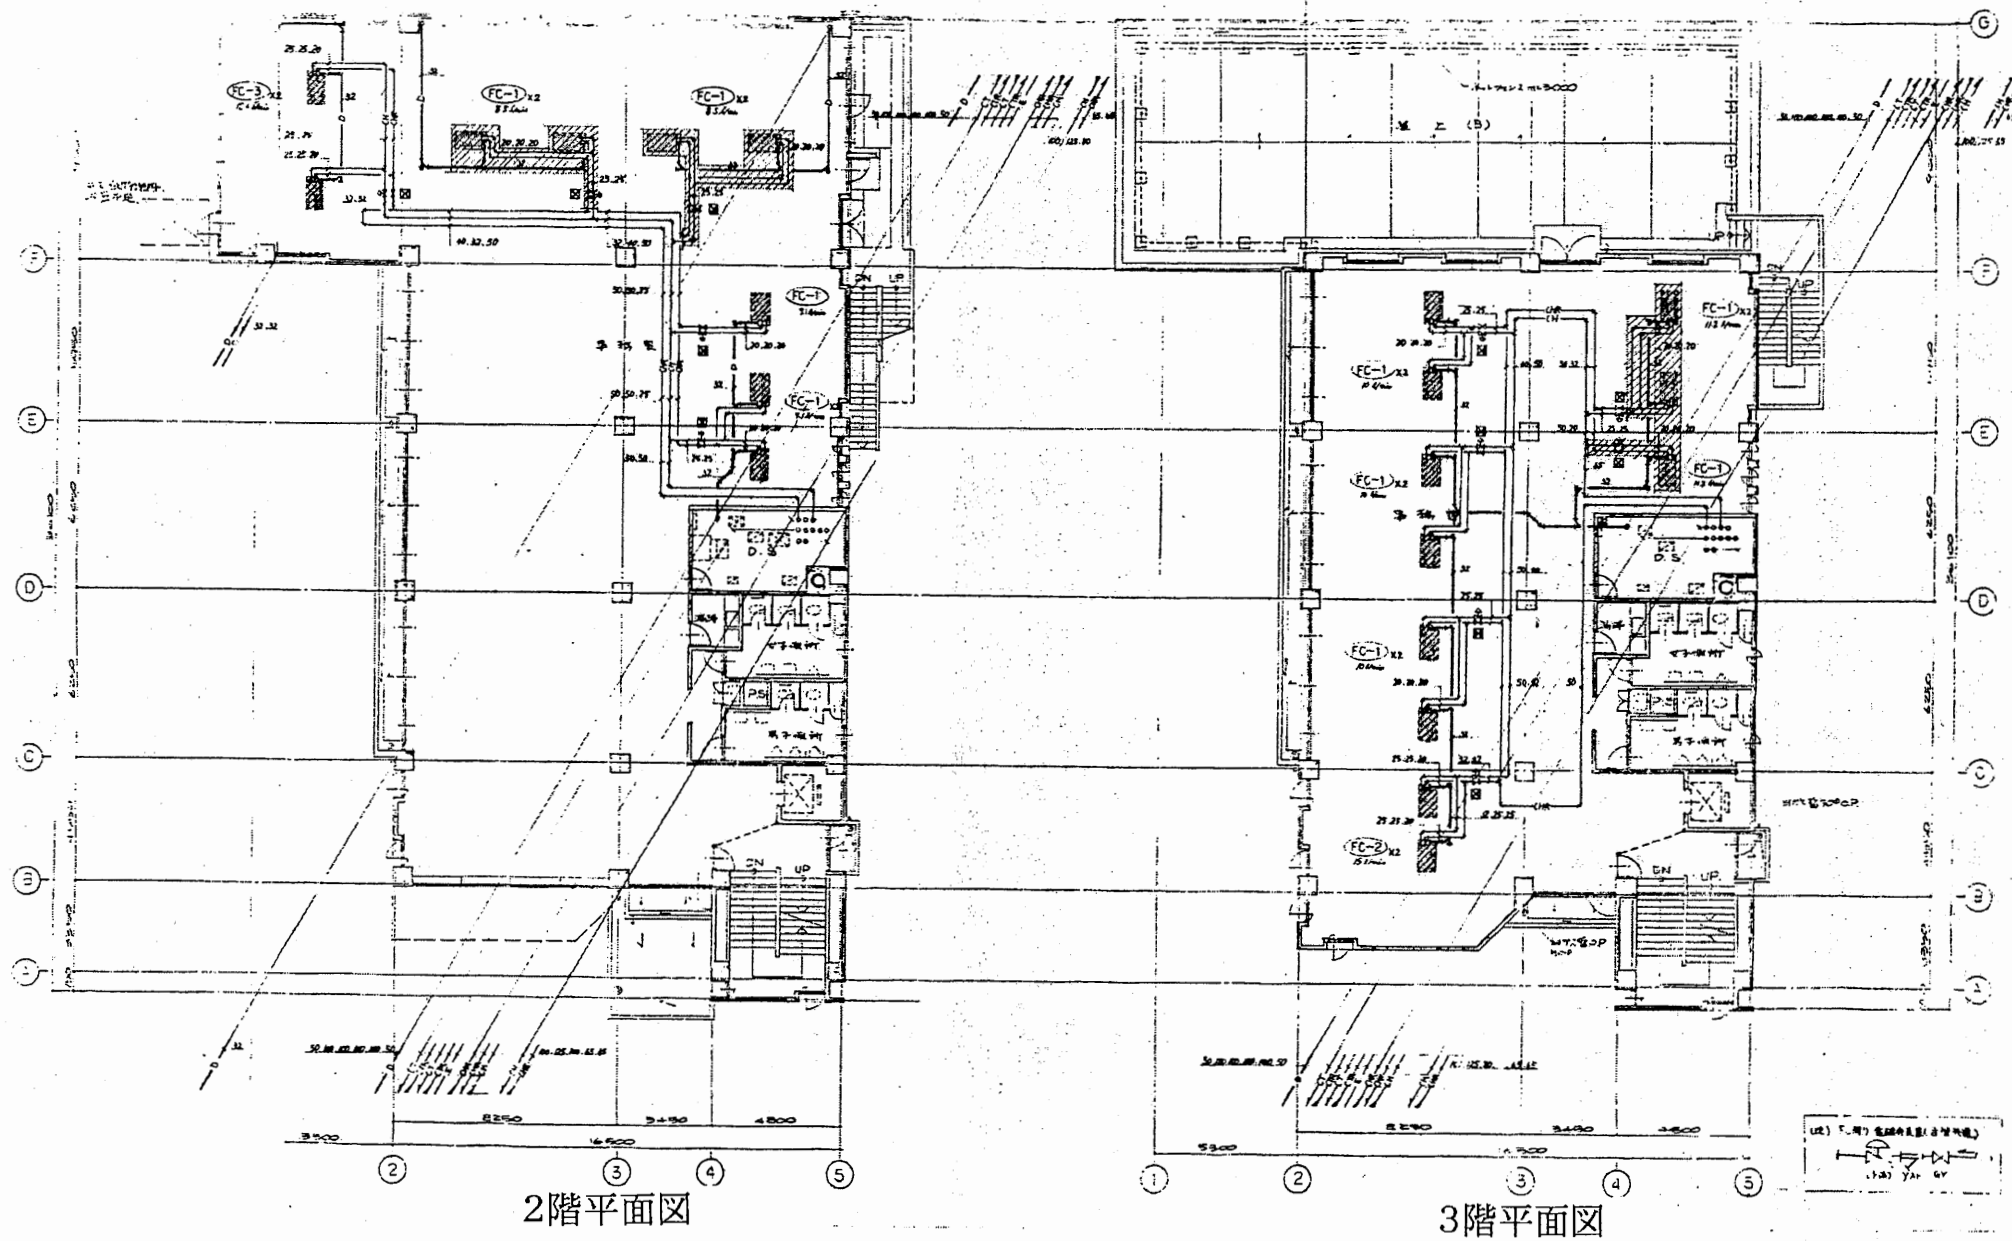


本庁舎
分館

工事名	市役所本庁舎ほか3か所 建築基準法第12条定期点検業務委託			設計者資格 氏名	級建築士登録第 号			課長	主査等	担当者	財政部 FM推進課
図面名称	設備図	図番	縮尺	NS	作図	平成 年 月 日					

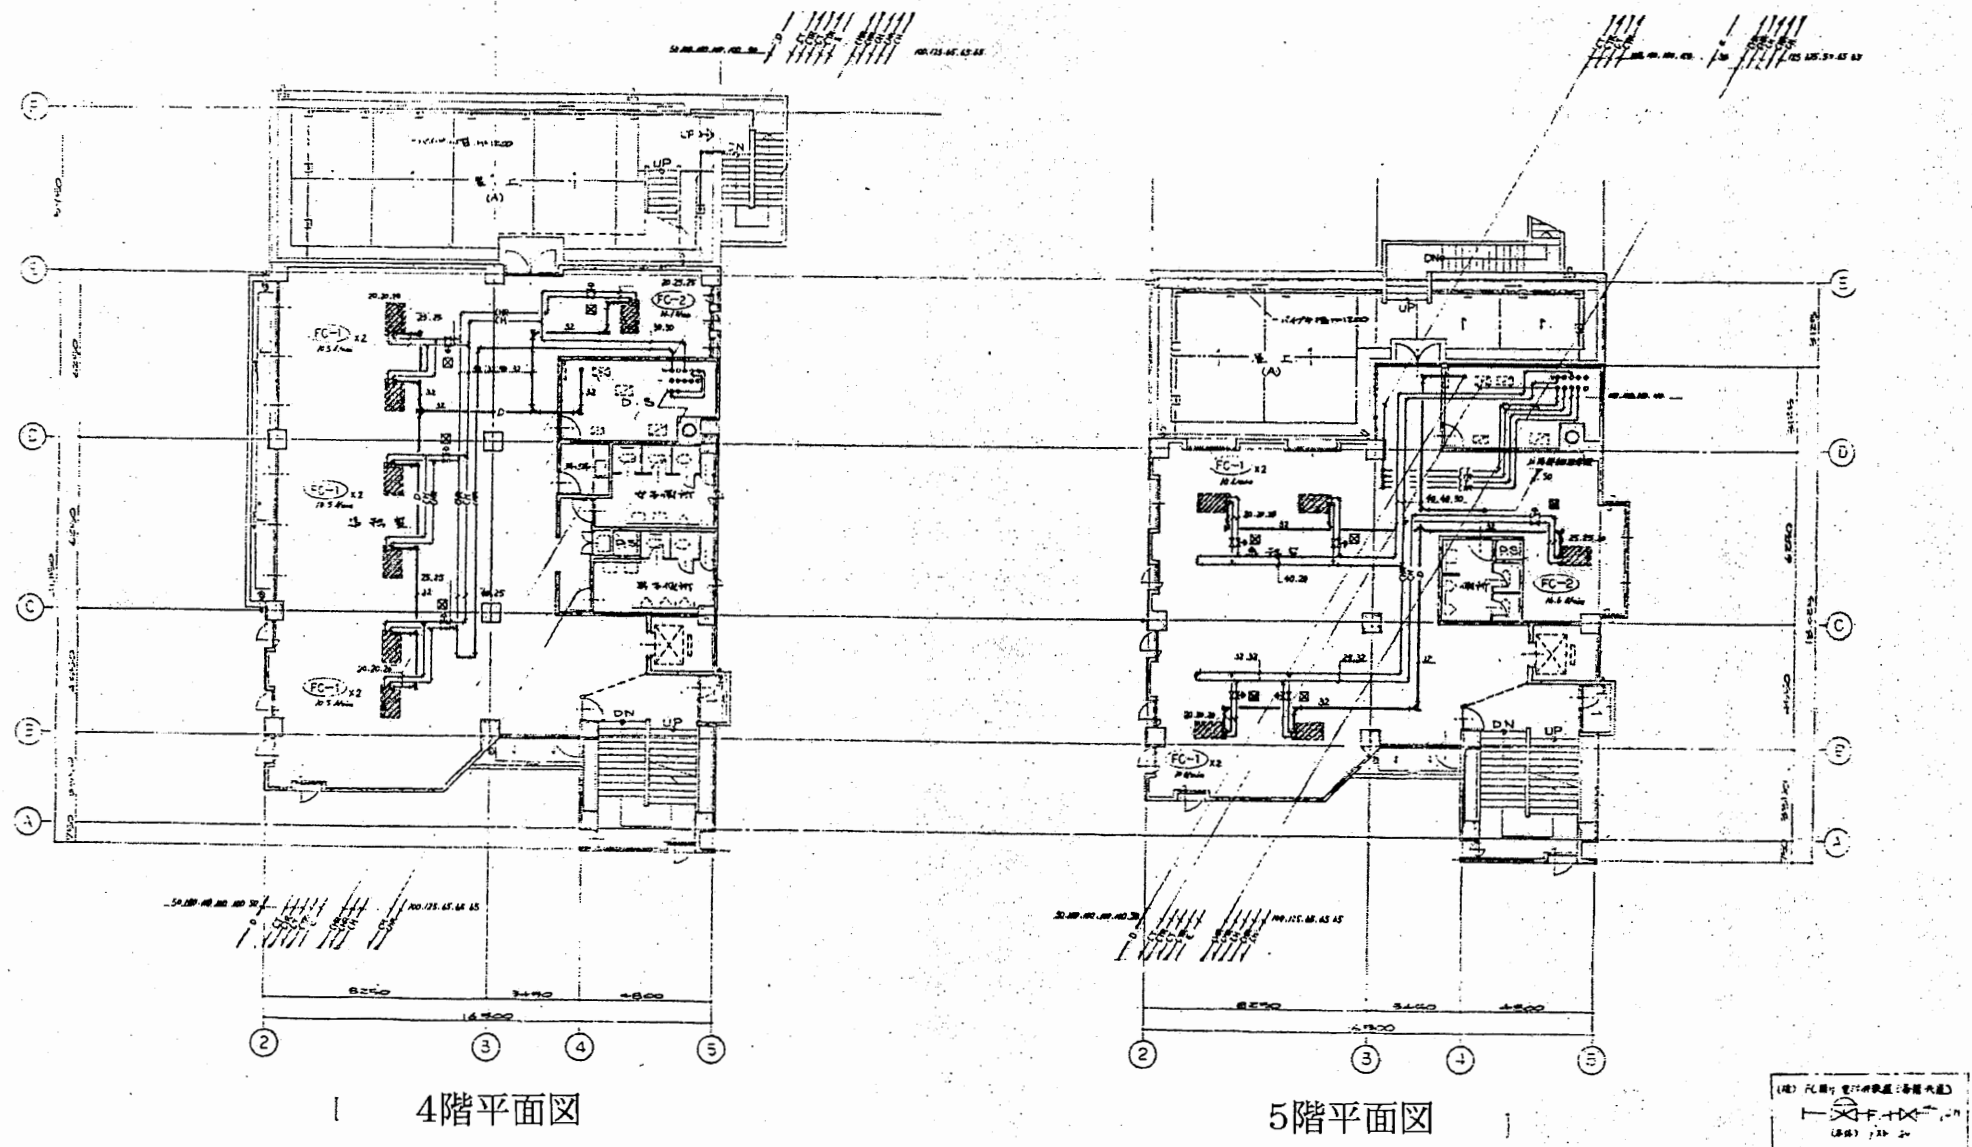


本庁舎
分館

工事名	市役所本庁舎ほか3か所 建築基準法第12条定期点検業務委託			設計者資格 氏名	級建築士登録第 号			課長	主査等	担当者	財政部 FM推進課
図面名称	設備図	図番	縮尺	NS	作図	平成 年 月 日					

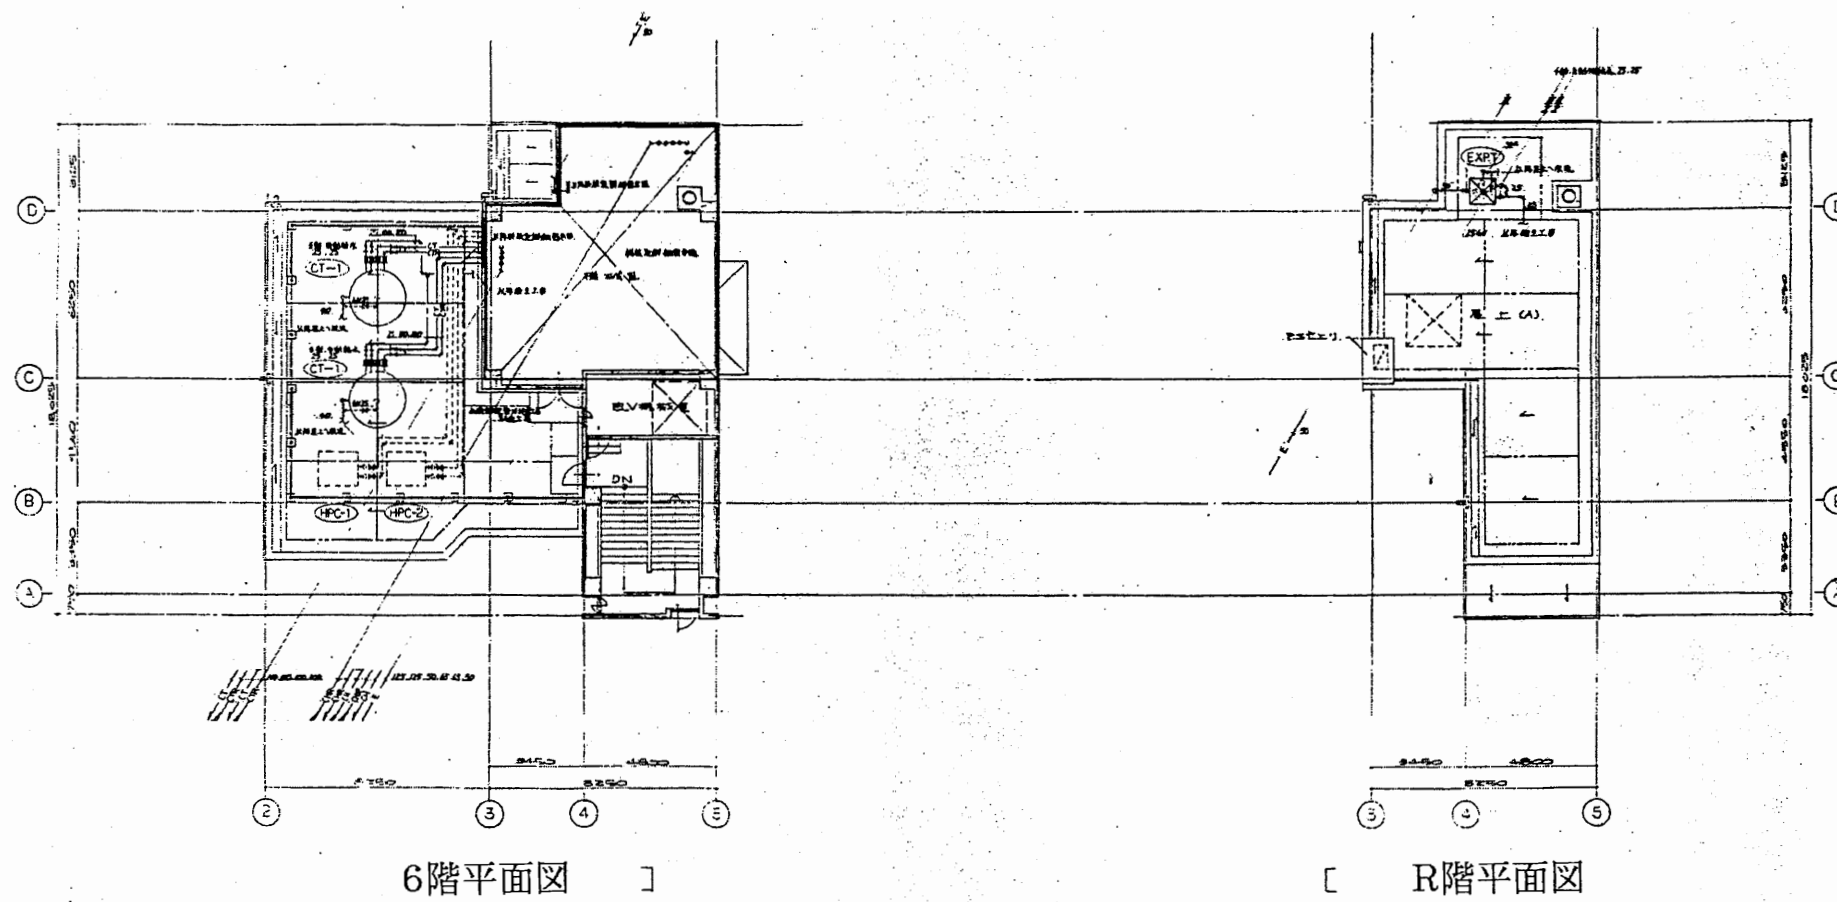


本庁舎
分館

工事名	市役所本庁舎ほか3か所 建築基準法第12条定期点検業務委託			設計者資格 氏名	級建築士登録第 号			課長	主査等	担当者	財政部 FM推進課
図面名称	設備図	図番		縮尺	NS	作図	平成 年 月 日				

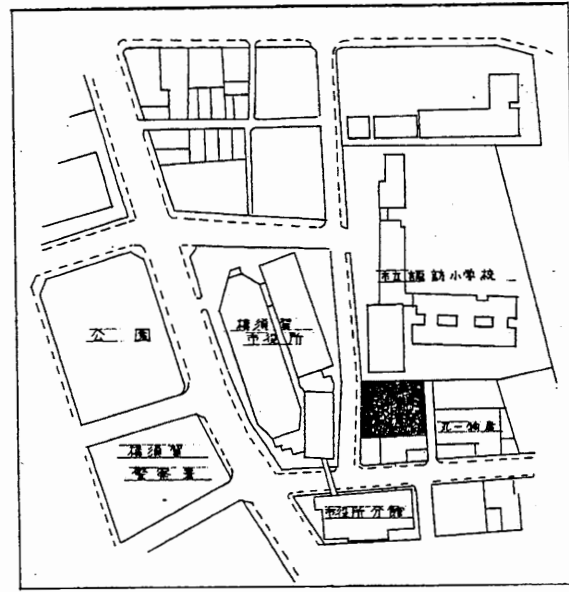


案内図

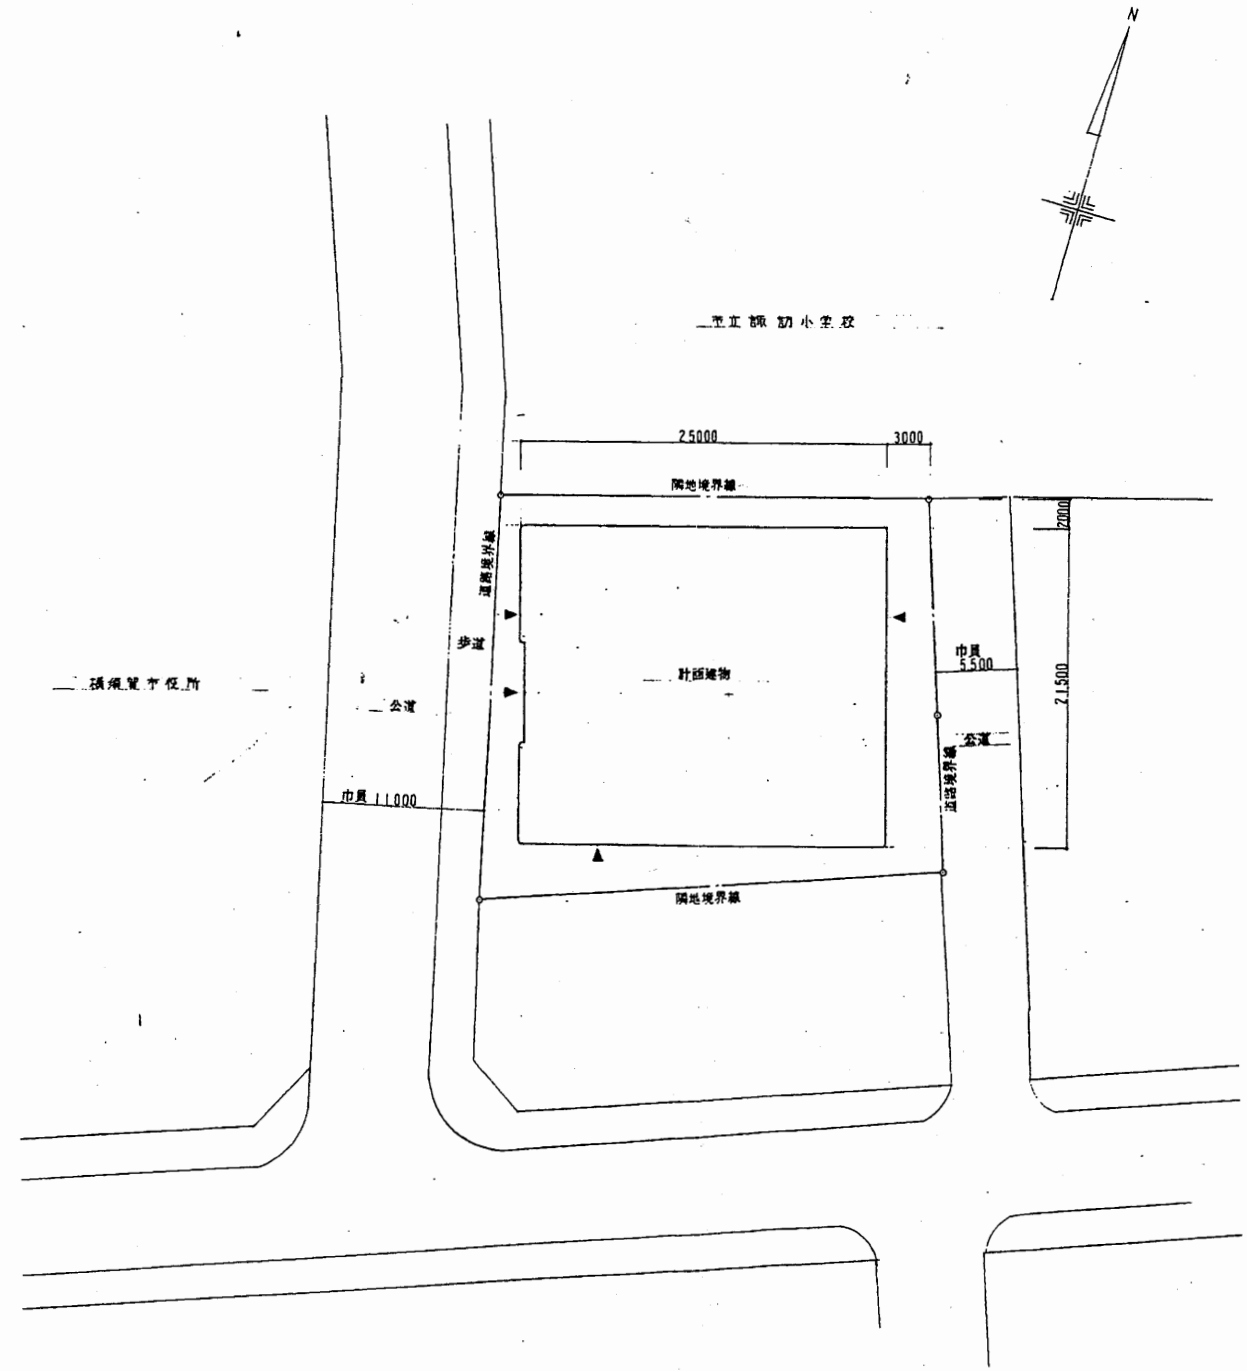


配置図 S1:500

共用倉庫

工事名	市役所本庁舎ほか3か所 建築基準法第12条定期点検業務委託			設計者資格 氏名	級建築士登録第 号			課長	主査等	担当者	財政部 FM推進課
図面名称	案内図・配置図	図番	縮尺	作図	平成	年	月	日			

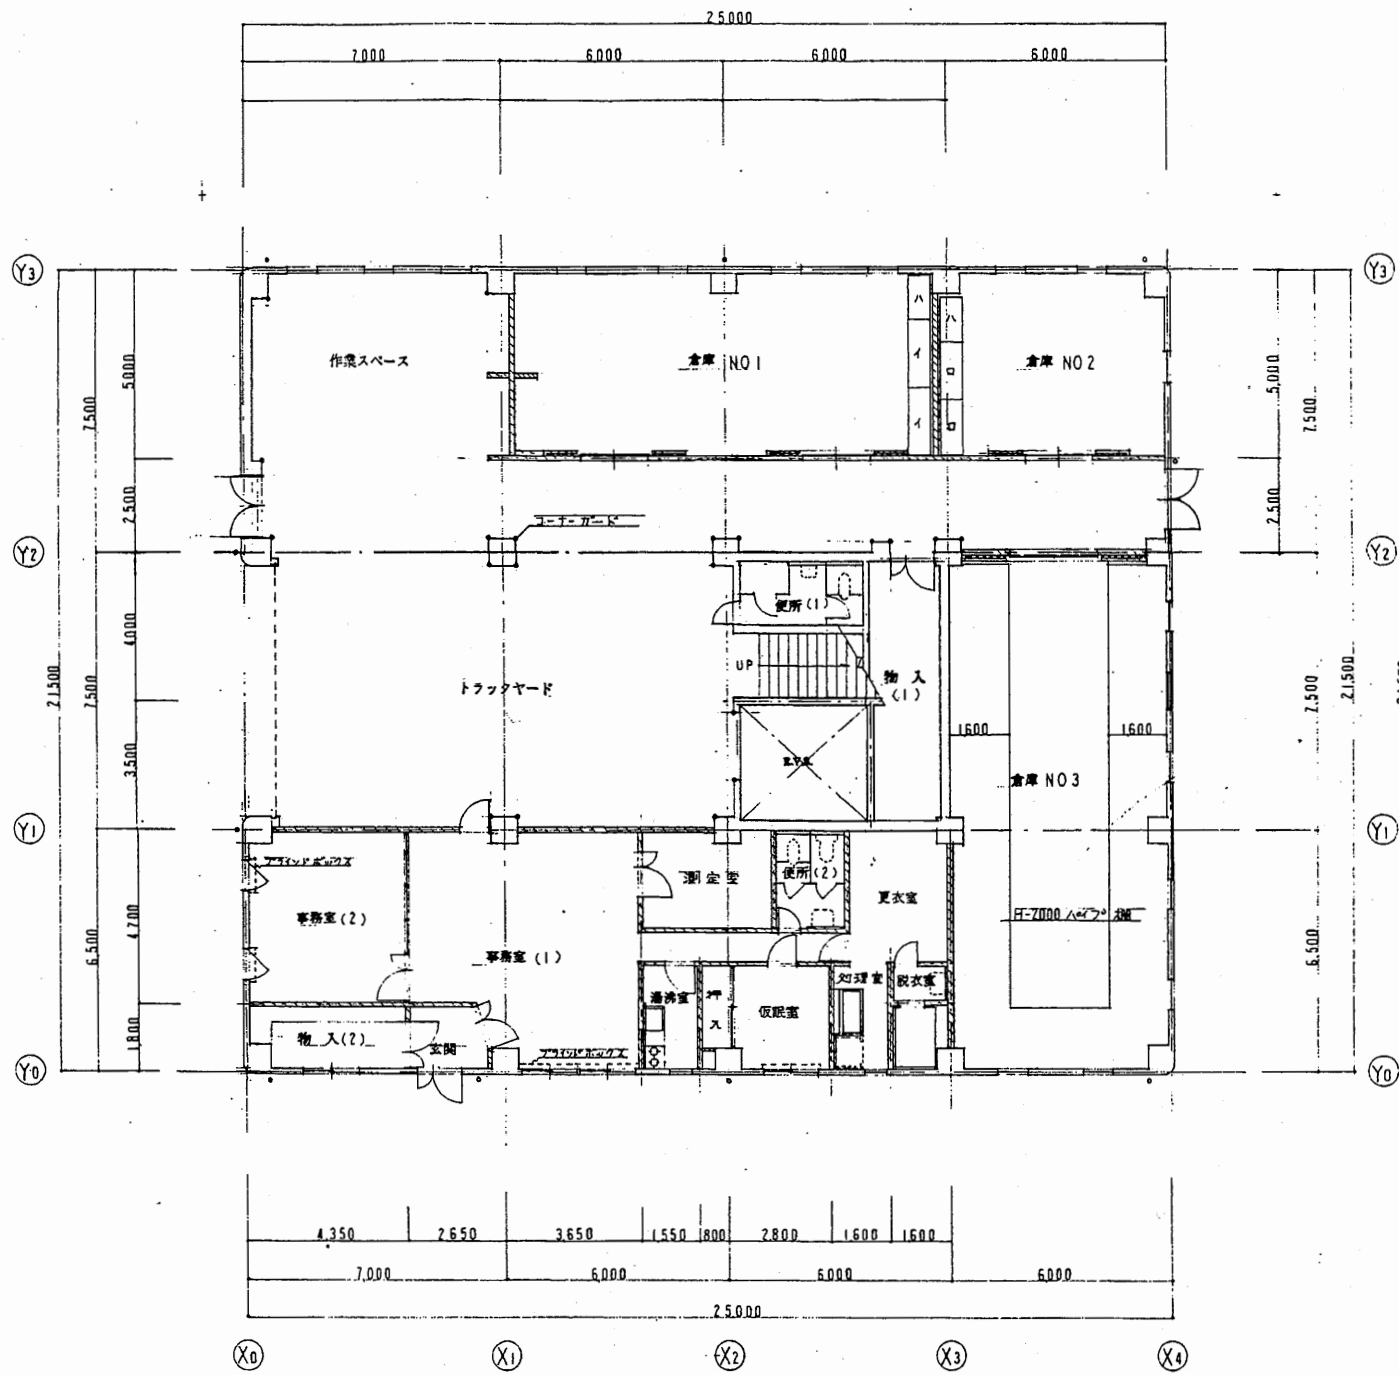


1階平面図 S1:200

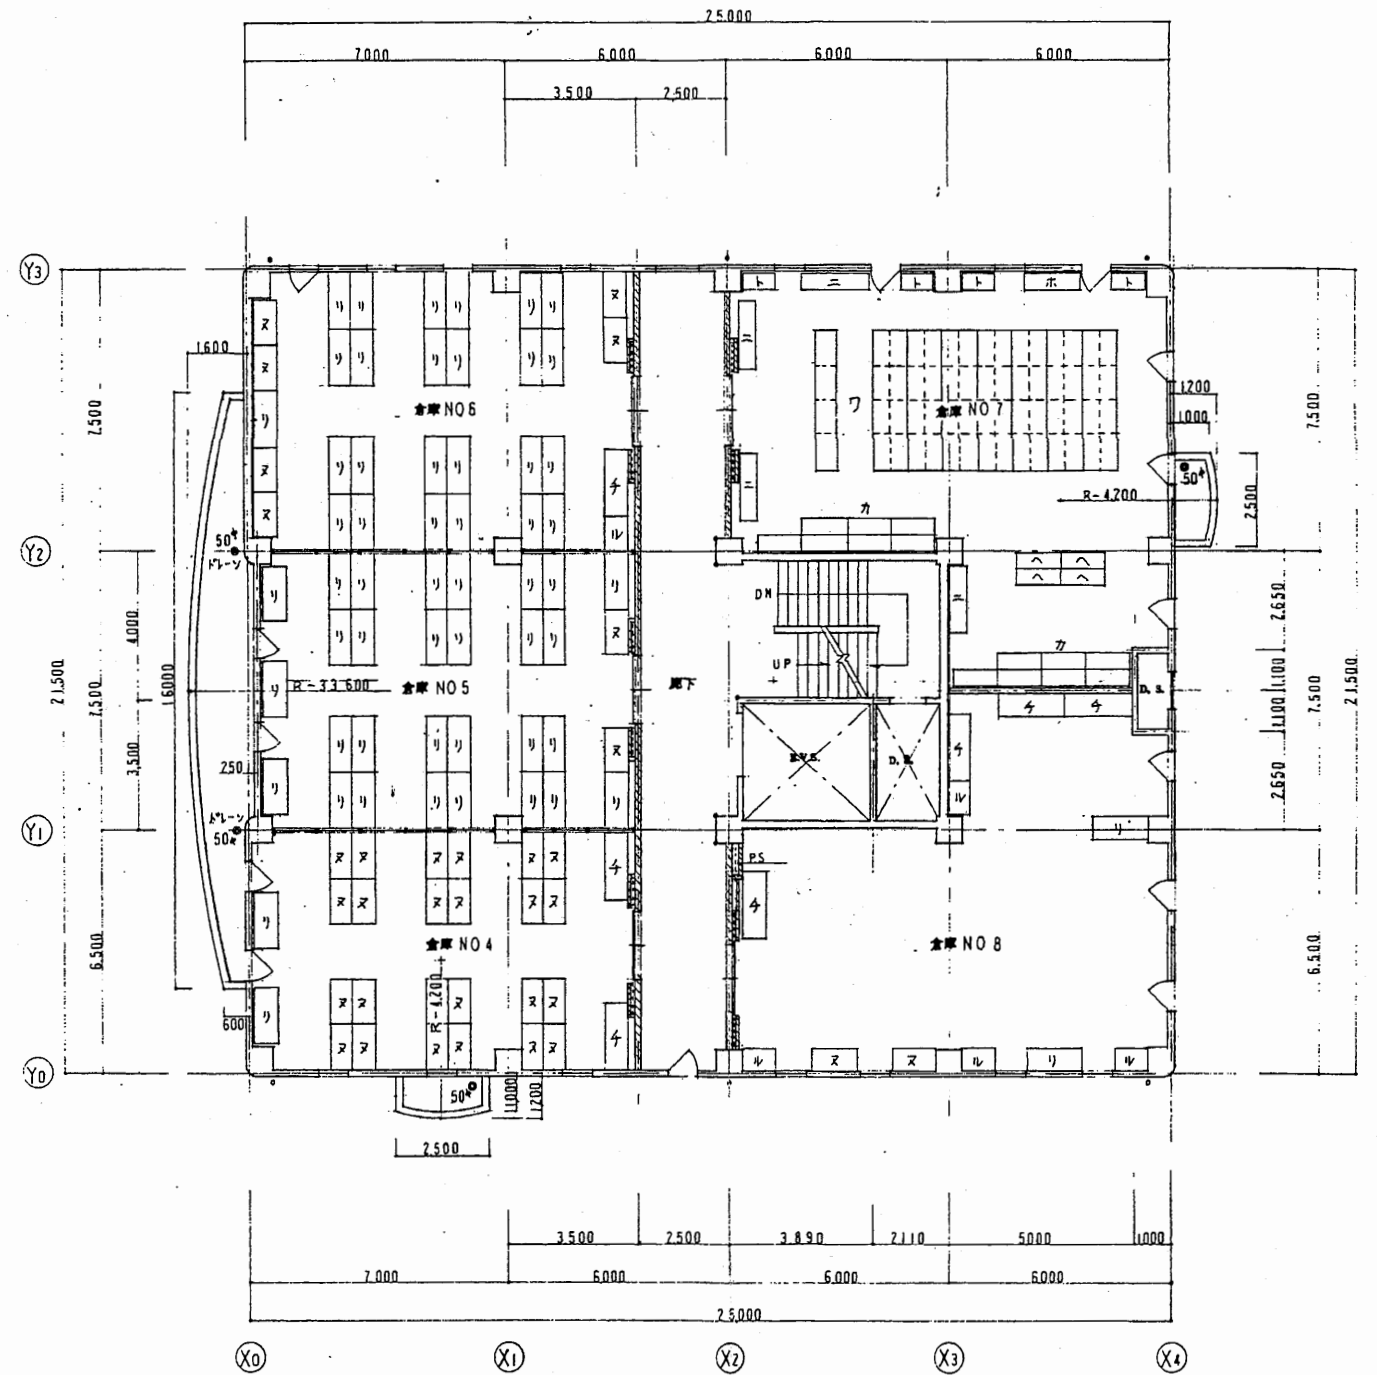


2階平面図 S1:200

共用倉庫

工事名	市役所本庁舎ほか3か所 建築基準法第12条定期点検業務委託			設計者資格 氏名	級建築士登録第 号			課長	主査等	担当者	財政部 FM推進課
図面名称	各平面図	図番	縮尺	作図	平成	年	月	日			

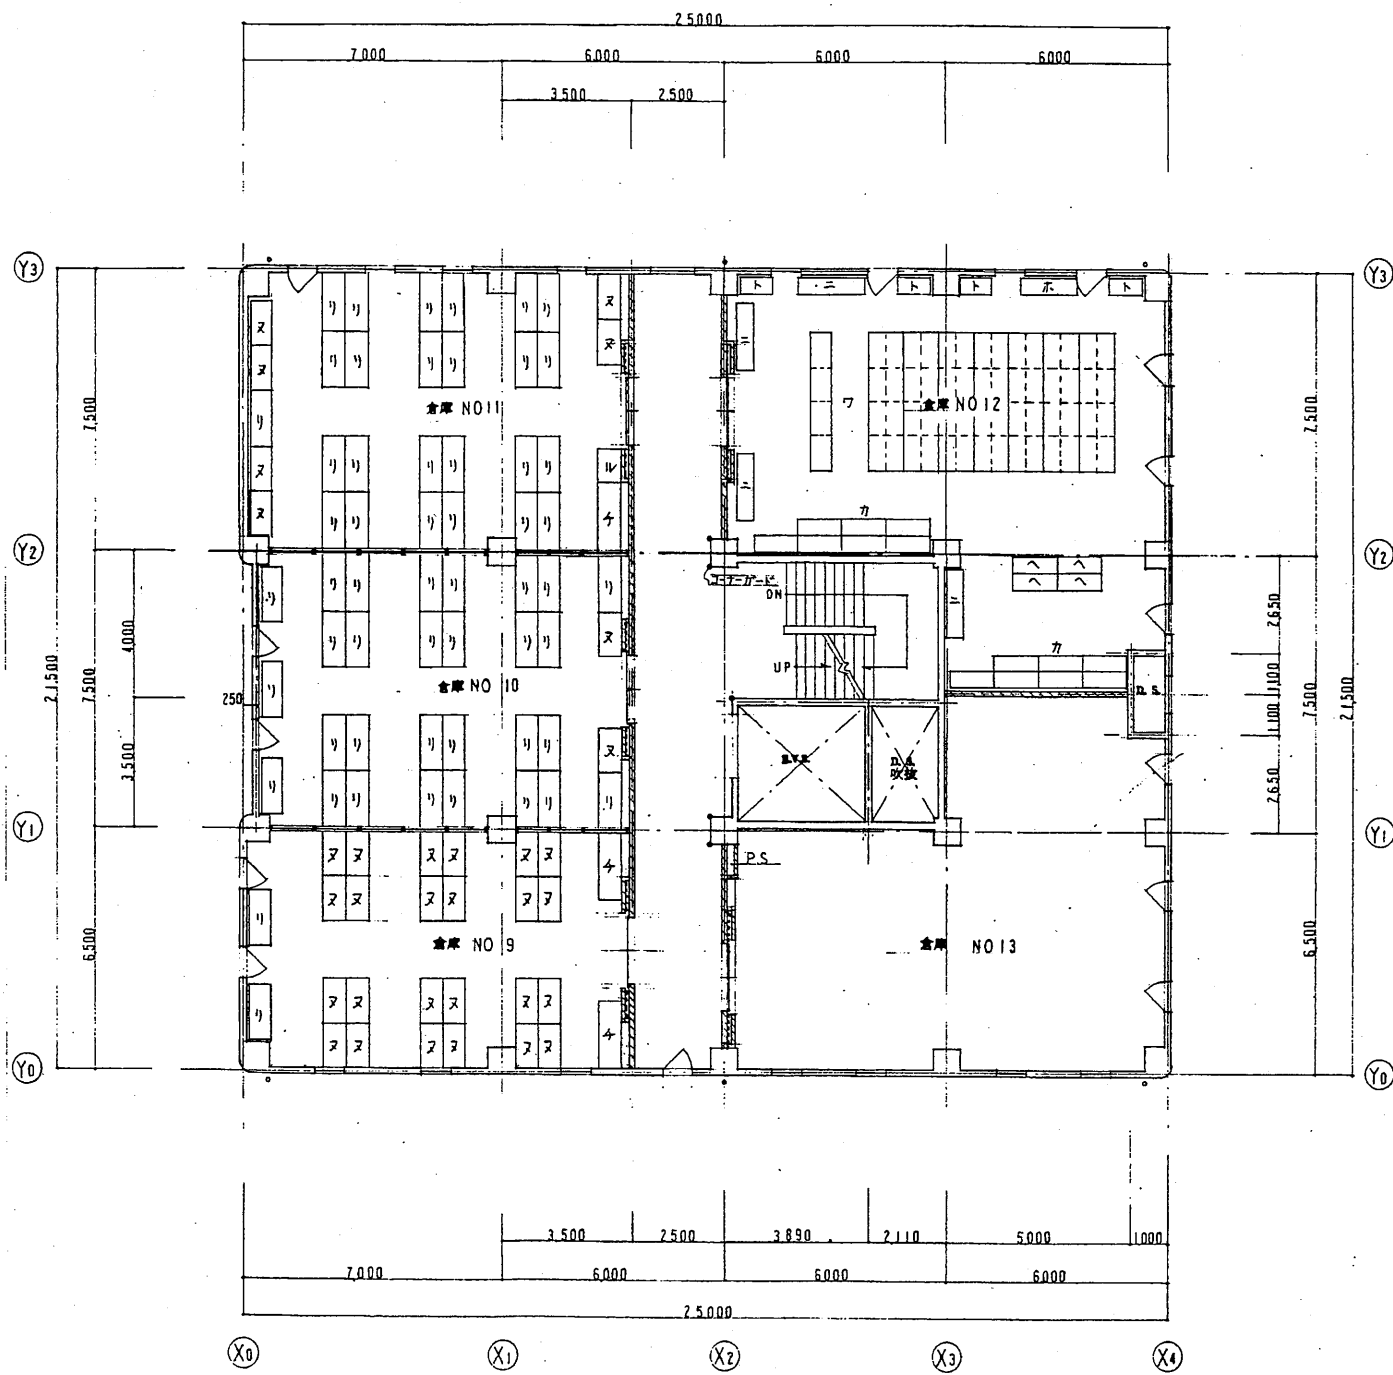


3階平面図 S1:200

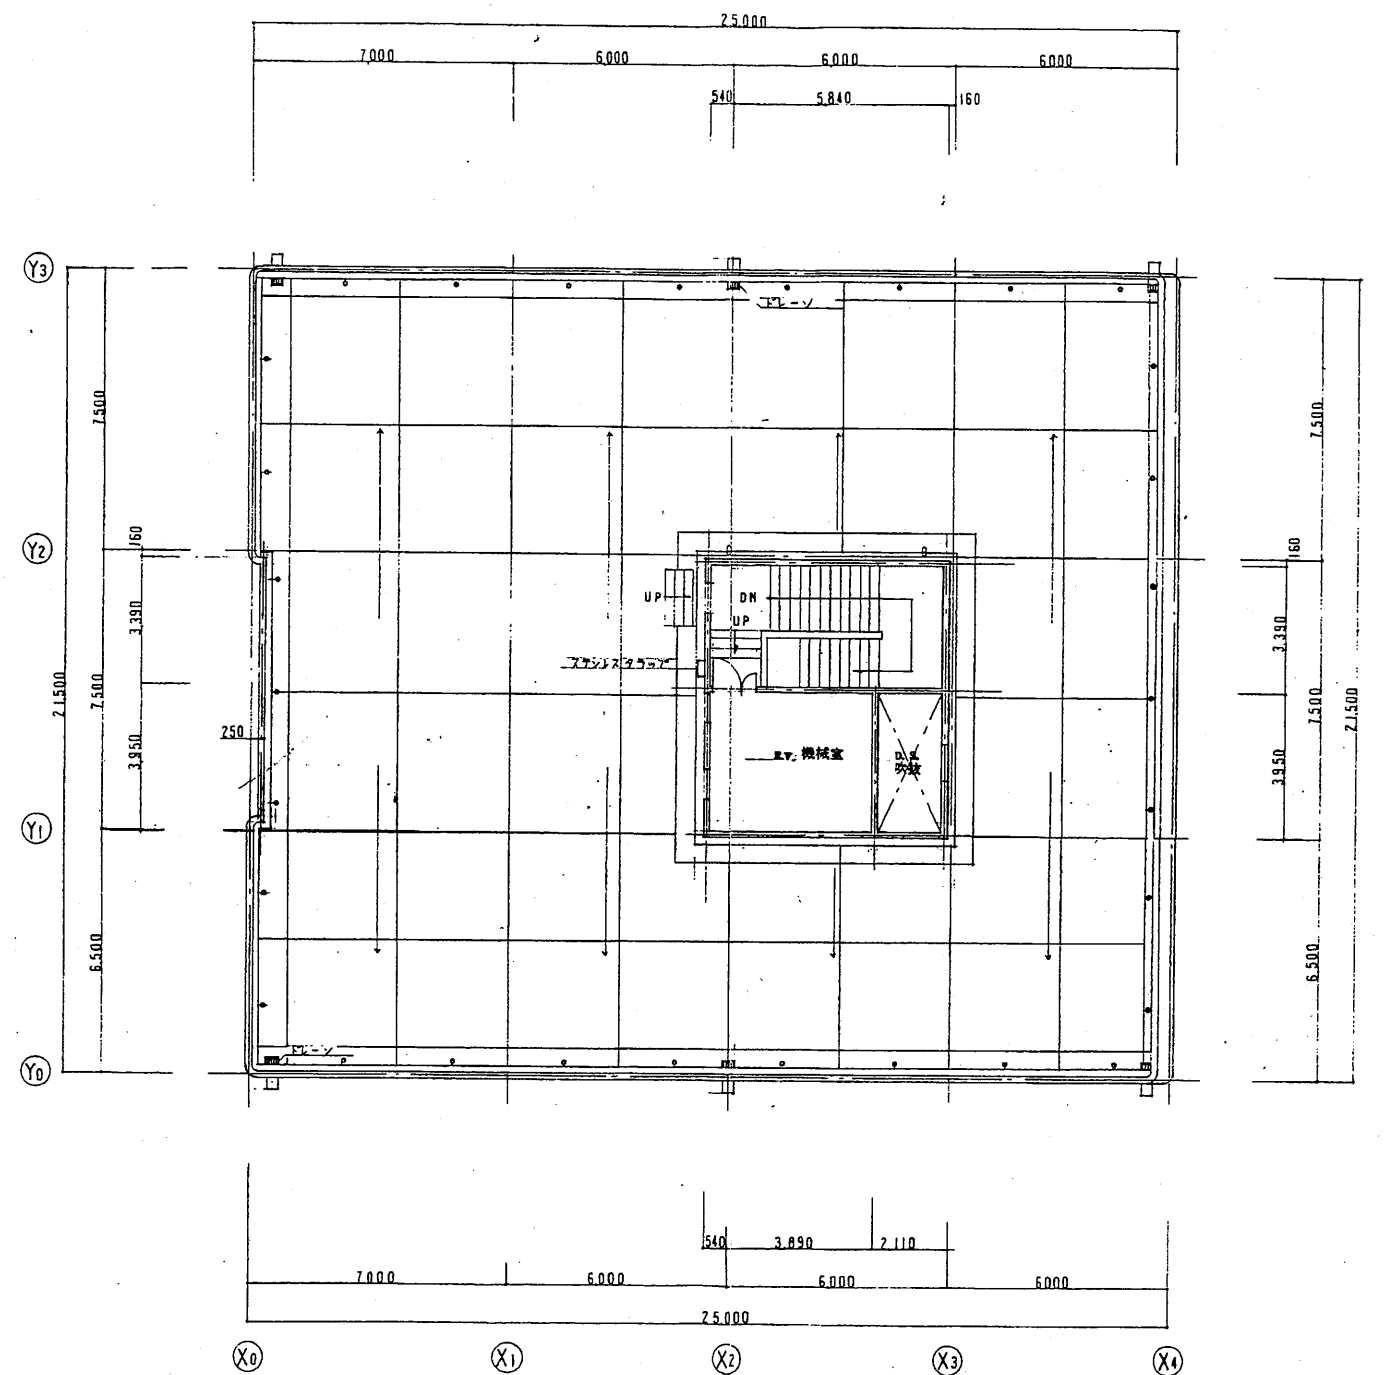

屋階平面図 S1:200

共用倉庫


工事名	市役所本庁舎ほか3か所 建築基準法第12条定期点検業務委託			設計者資格 氏名	級建築士登録第 号			課長	主査等	担当者	財政部 FM推進課
図面名称	各平面図	図番	縮尺	作図	平成	年	月	日			

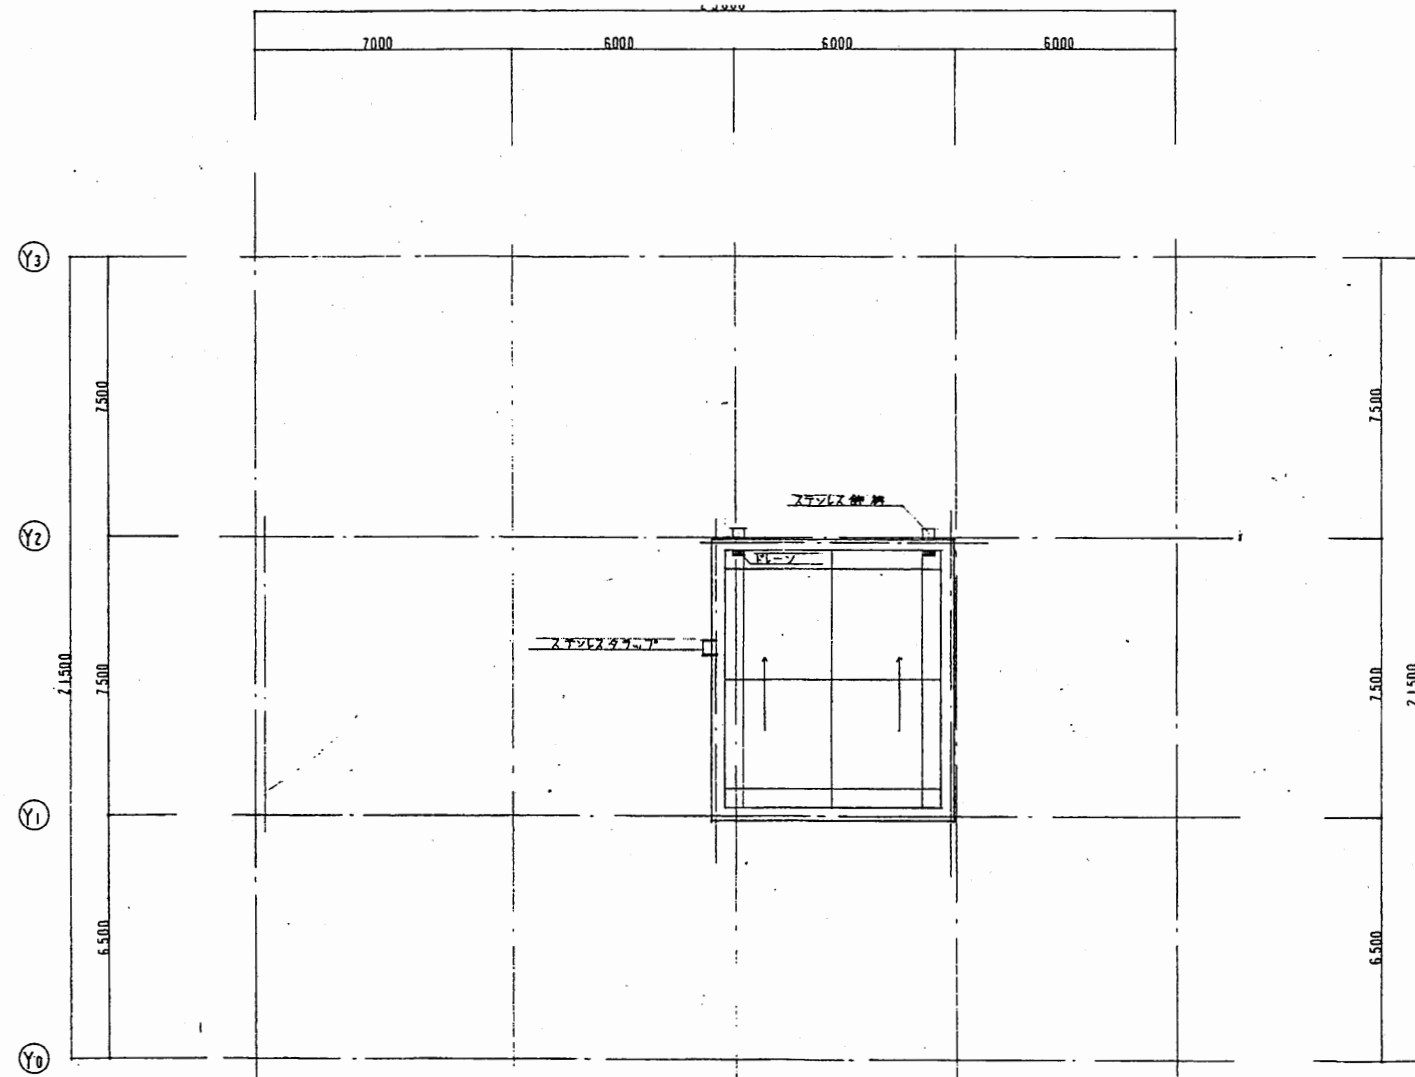


PH平面図 S1:200

共用倉庫


工事名	市役所本庁舎ほか3か所 建築基準法第12条定期点検業務委託			設計者資格 氏名	級建築士登録第 号			課長	主査等	担当者	財政部 FM推進課
図面名称	各平面図	図番		縮尺	作図	平成 年 月 日					

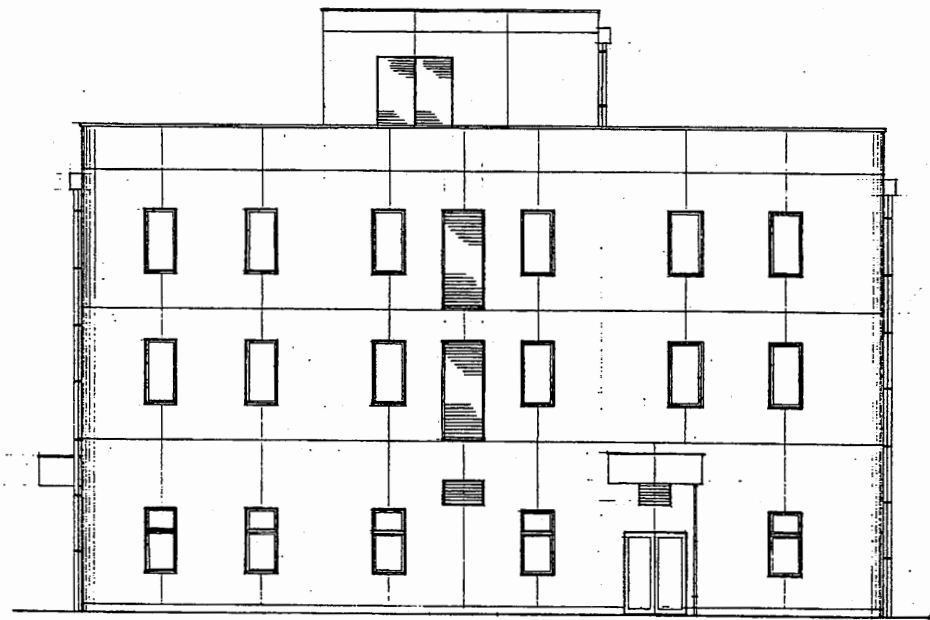


東側立面図 S1:400

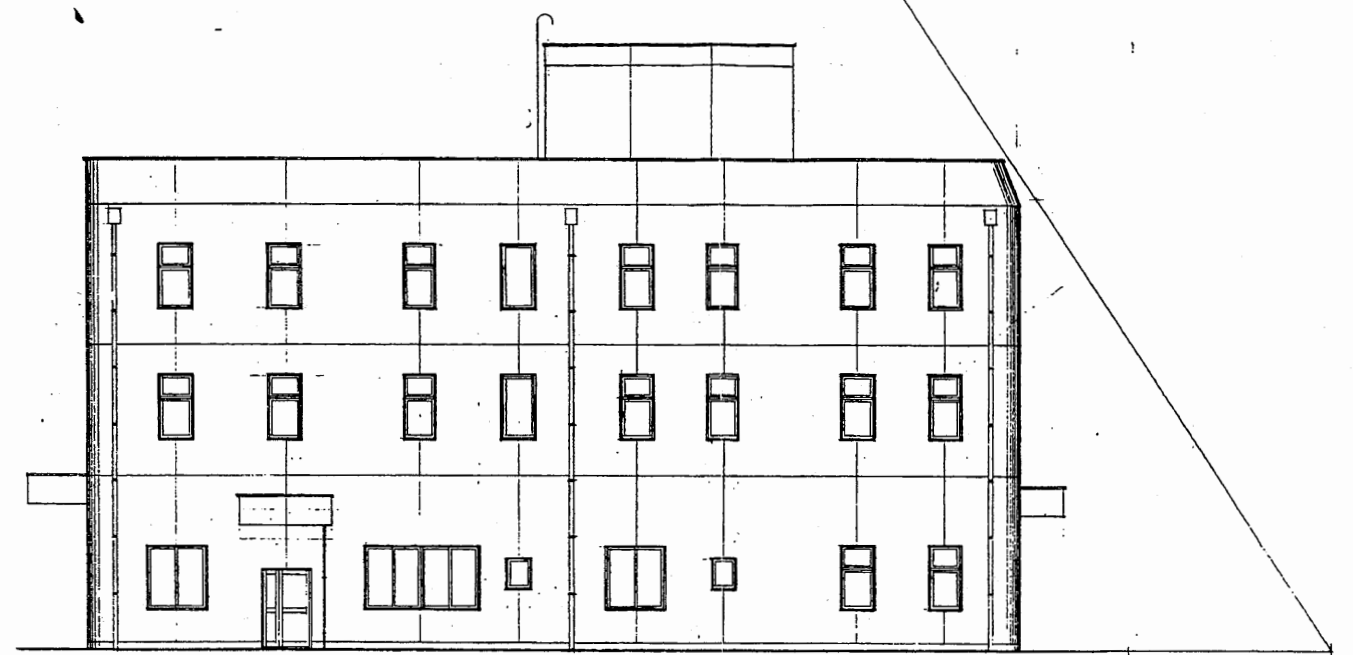

南側立面図 S1:400

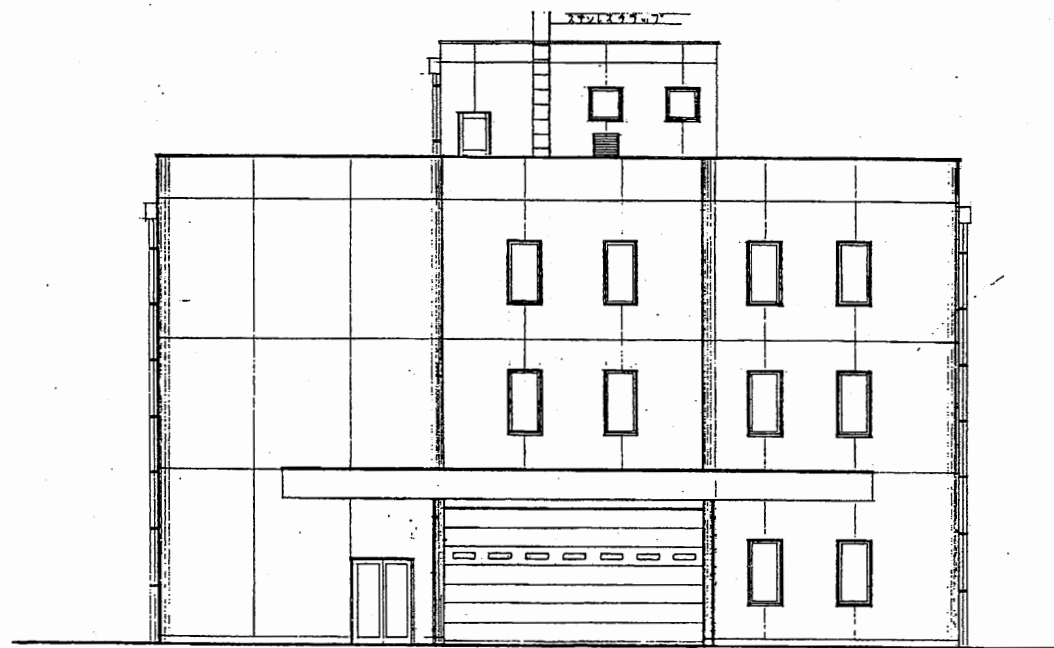


西側立面図 S1:400

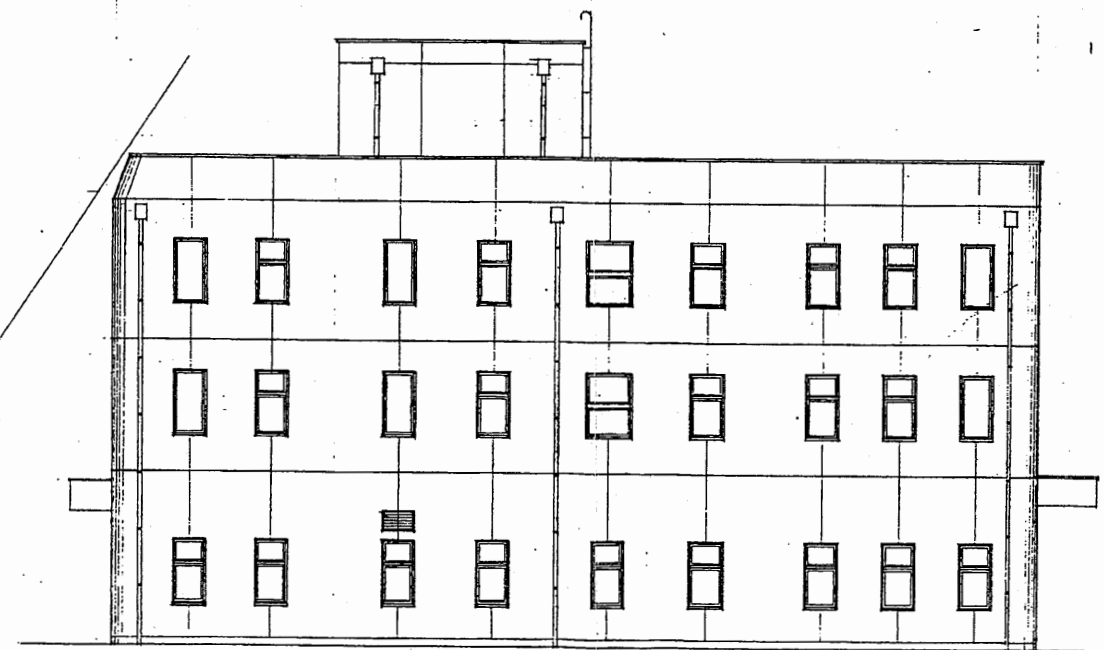

北側立面図 S1:400


共用倉庫

工事名	市役所本庁舎ほか3か所 建築基準法第12条定期点検業務委託			設計者資格 氏名	級建築士登録第 号			課長	主査等	担当者	財政部 FM推進課
図面名称	各立面図	図番	縮尺	作図	平成	年	月	日			

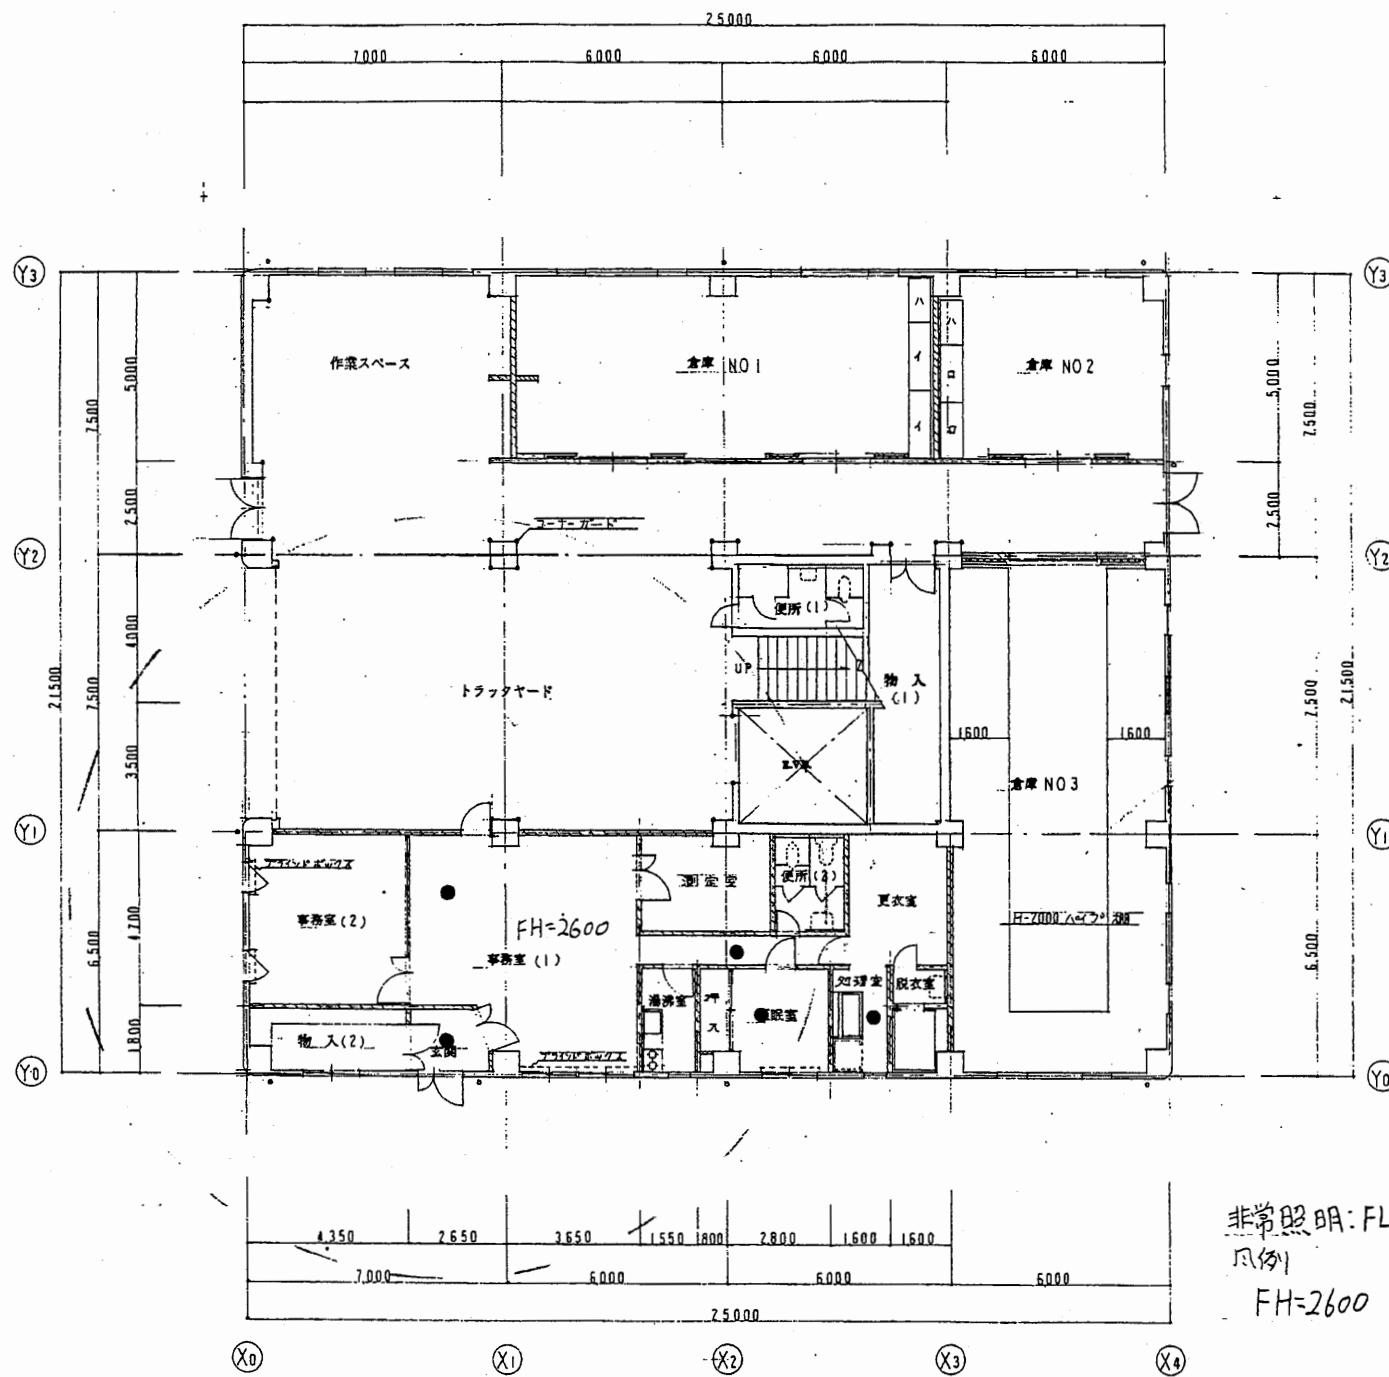

1階平面図 S1:200



非常照明: FL40w/50*
 瓜列
 FH=2600

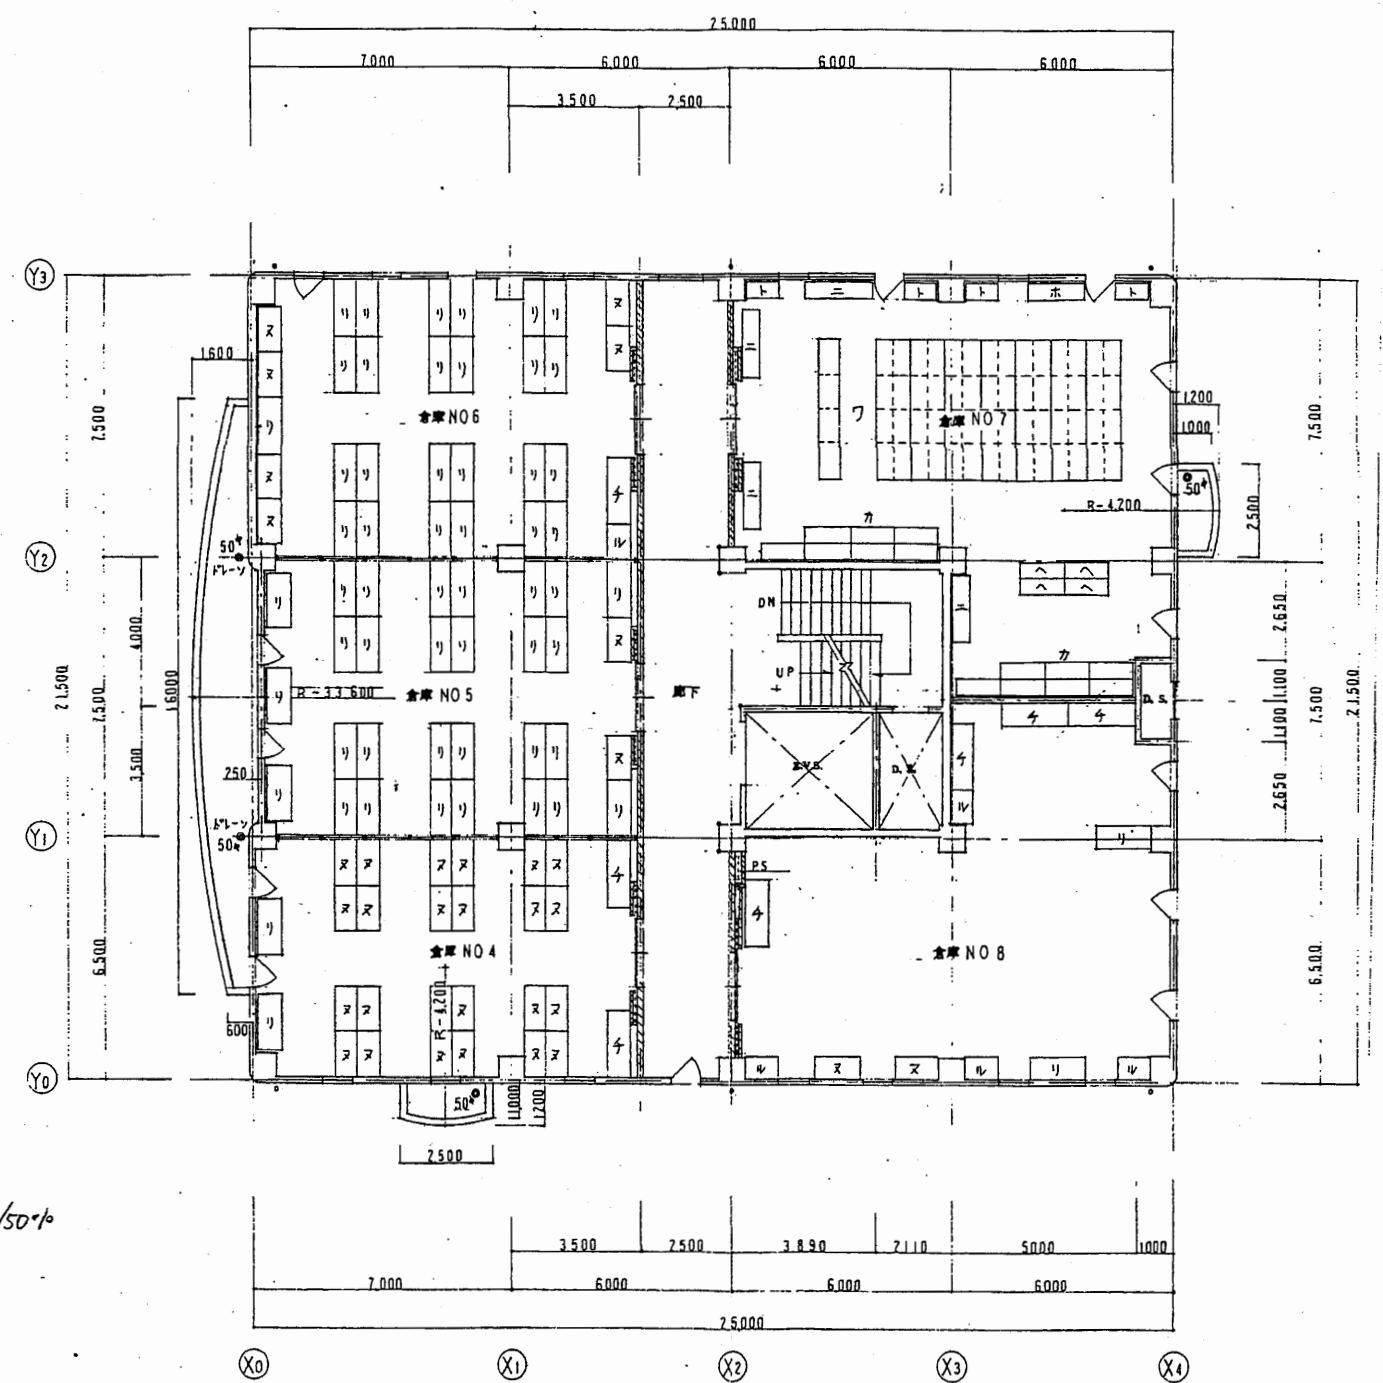

2階平面図 S1:200


共用倉庫

工事名	市役所本庁舎ほか3か所 建築基準法第12条定期点検業務委託			設計者資格 氏名	級建築士登録第 号			課長	主査等	担当者	財政部 FM推進課
図面名称	各平面図 (非常照明)	図番	縮尺	作図	平成	年	月	日			

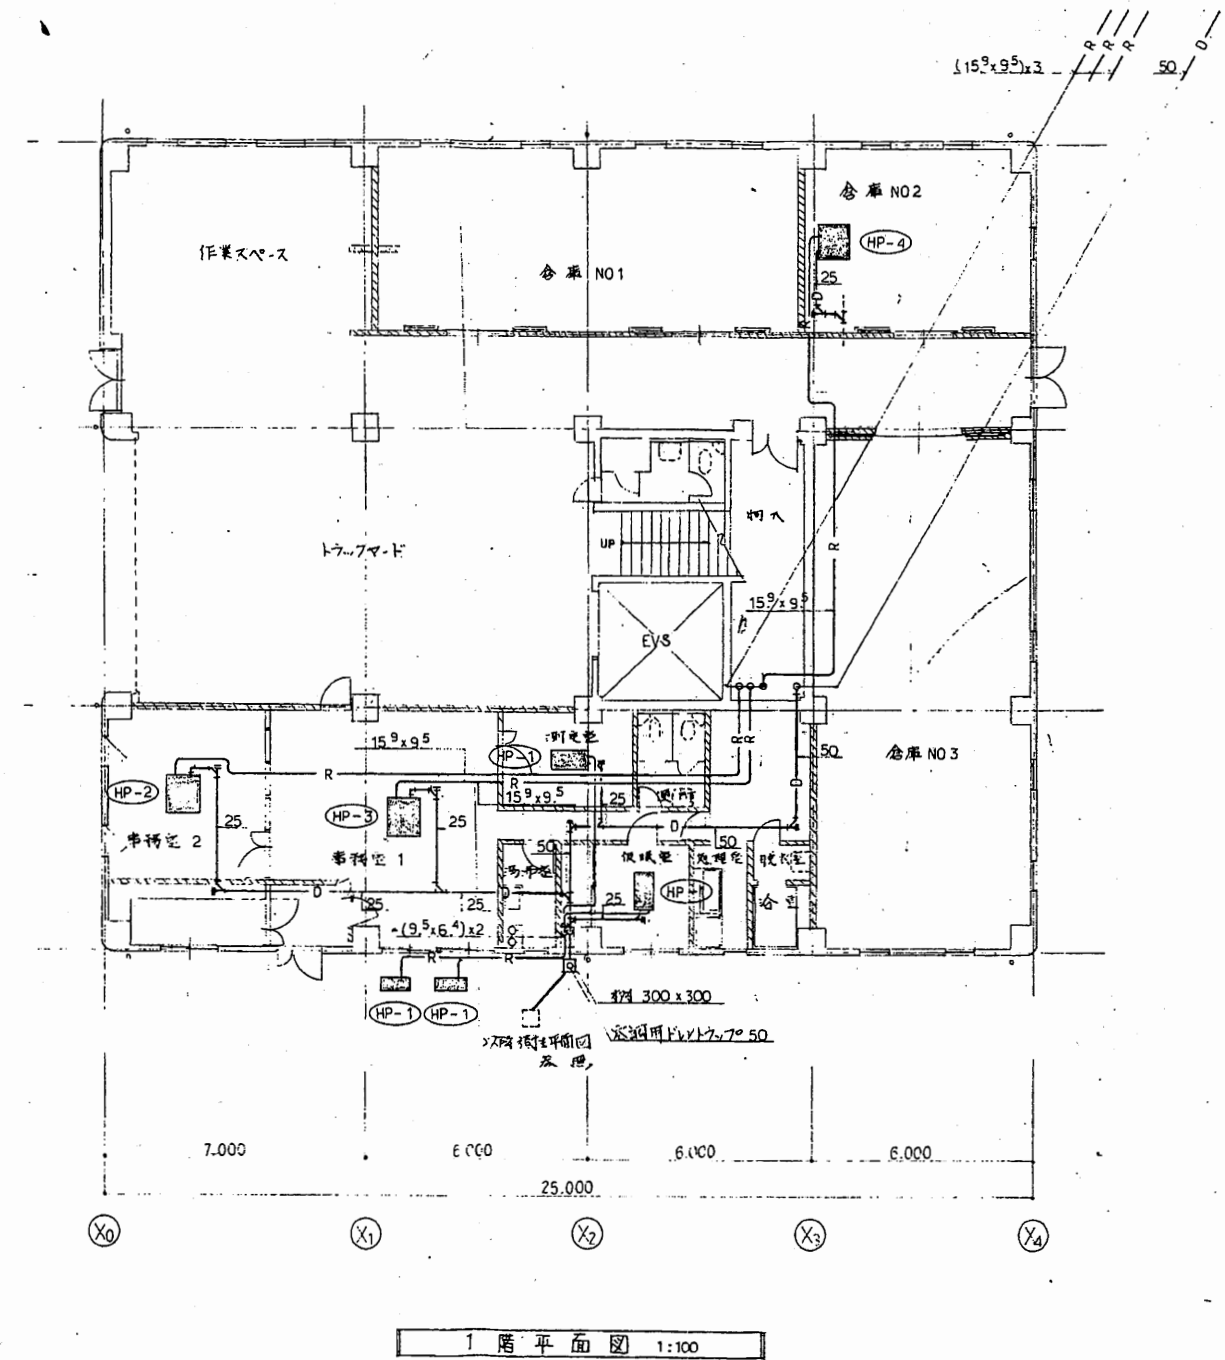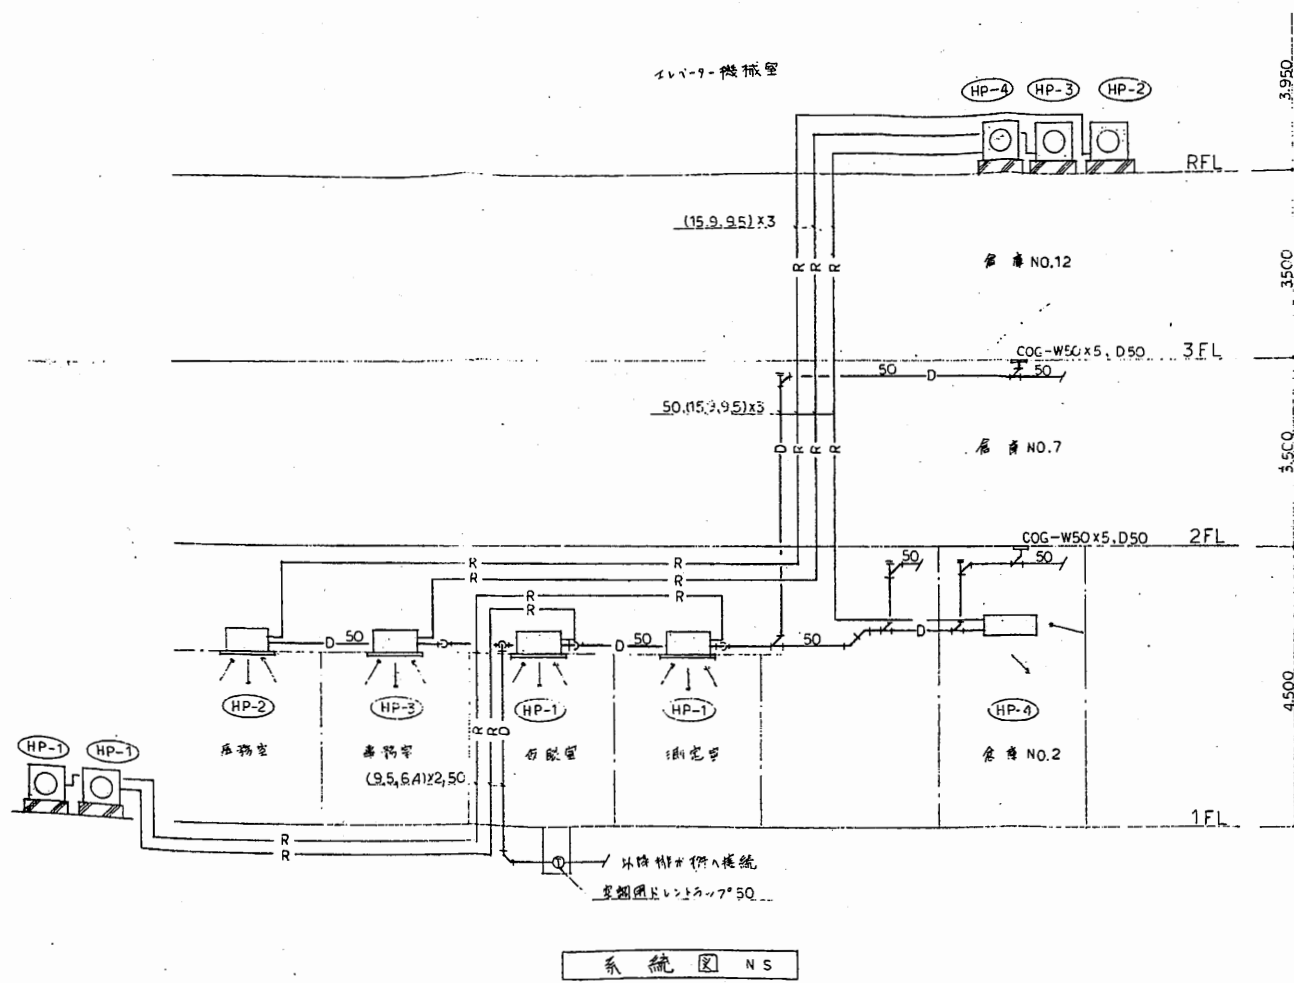


共用倉庫

工事名	市役所本庁舎ほか3か所 建築基準法第12条定期点検業務委託			設計者資格 氏名	級建築士登録第 号			課長	主査等	担当者	財政部 FM推進課
図面名称	機械設備図	図番	縮尺	作図	平成	年	月	日			

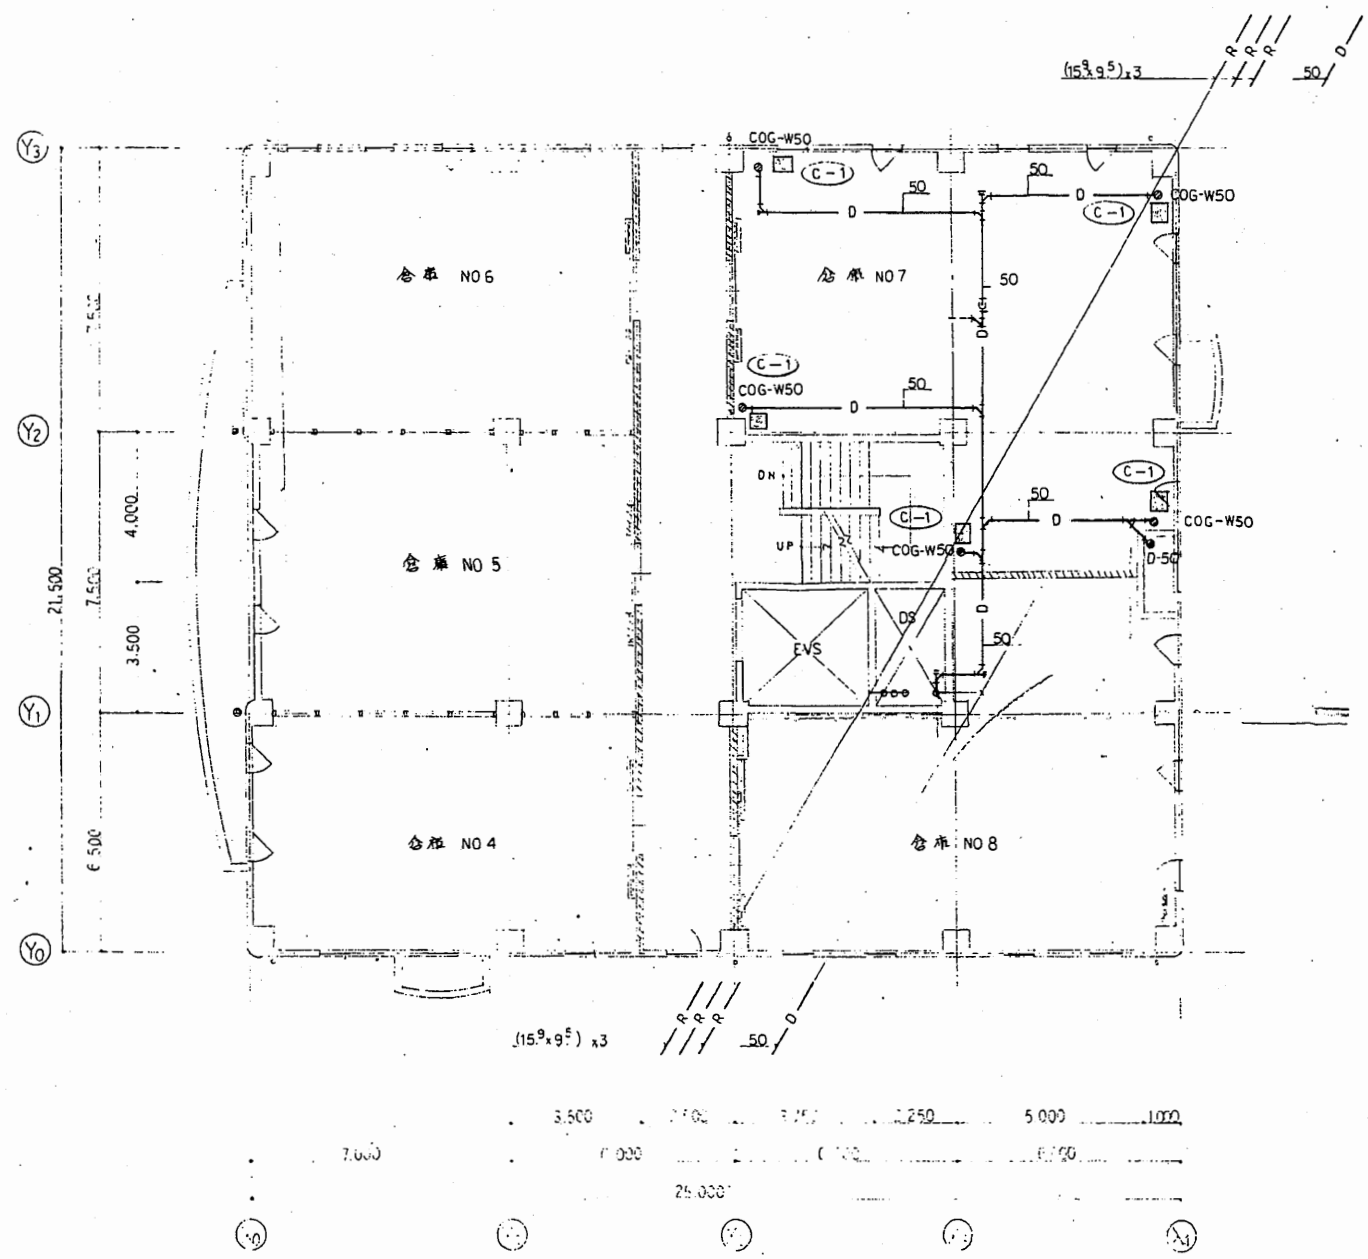


2階平面図 1:100

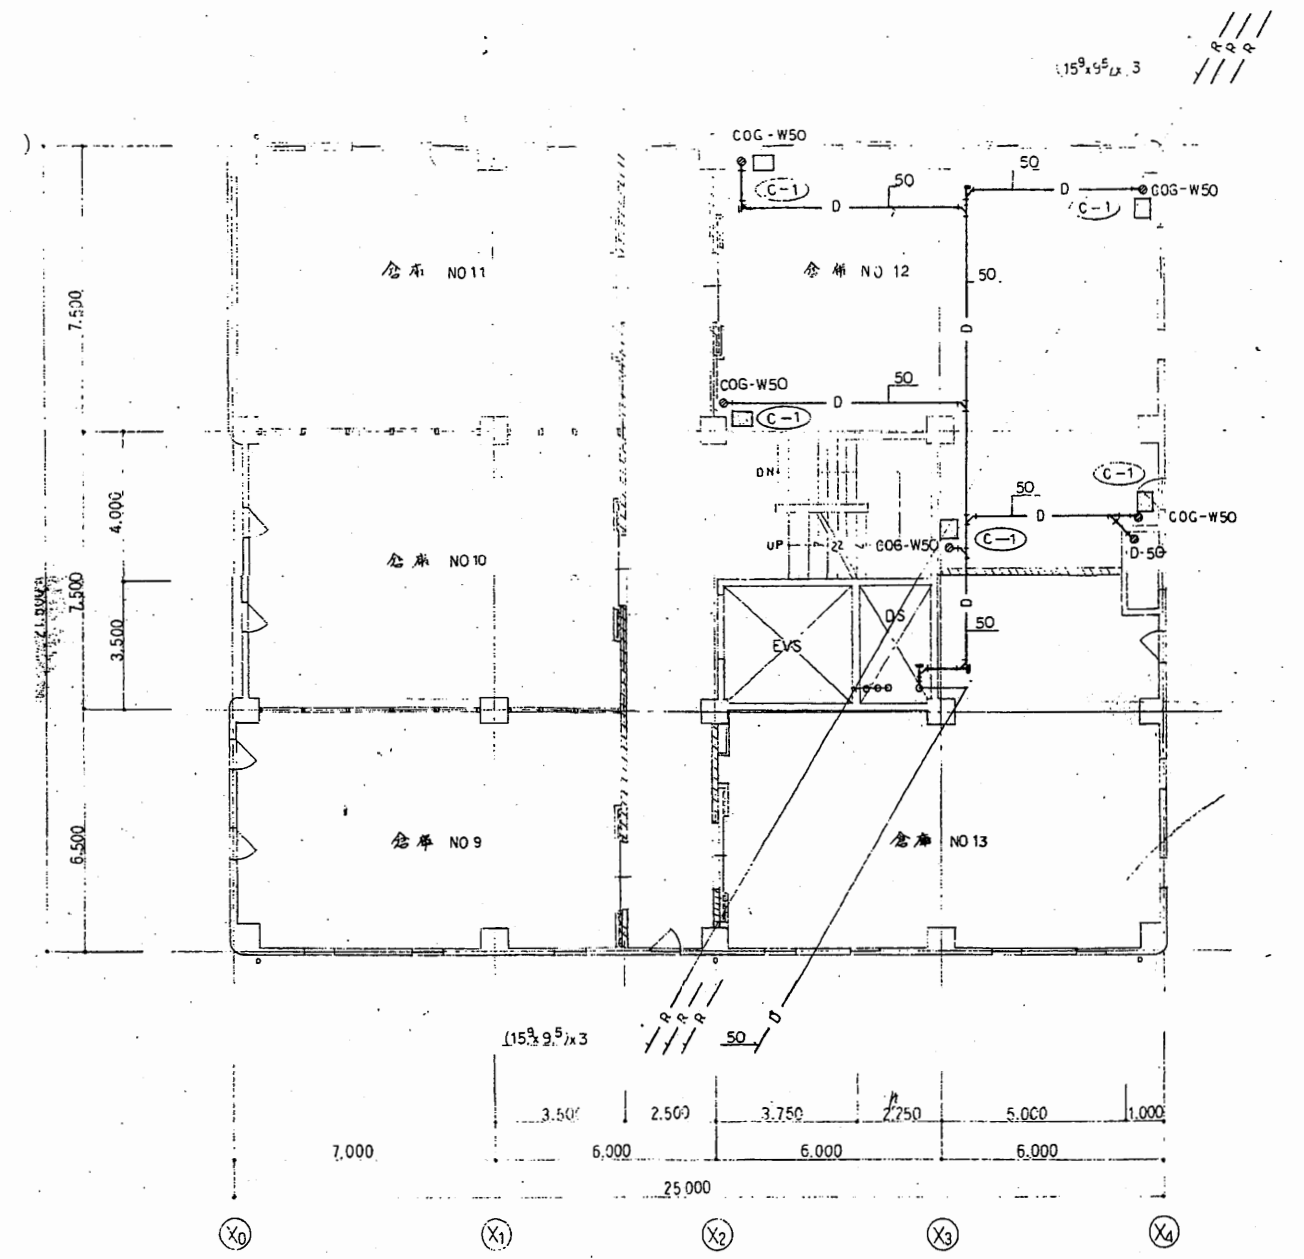

3階平面図 1:100

共用倉庫

工事名	市役所本庁舎ほか3か所 建築基準法第12条定期点検業務委託			設計者資格 氏名	級建築士登録第 号			課長	主査等	担当者	財政部 FM推進課
図面名称	機械設備図	図番	縮尺	作図	平成	年	月	日			

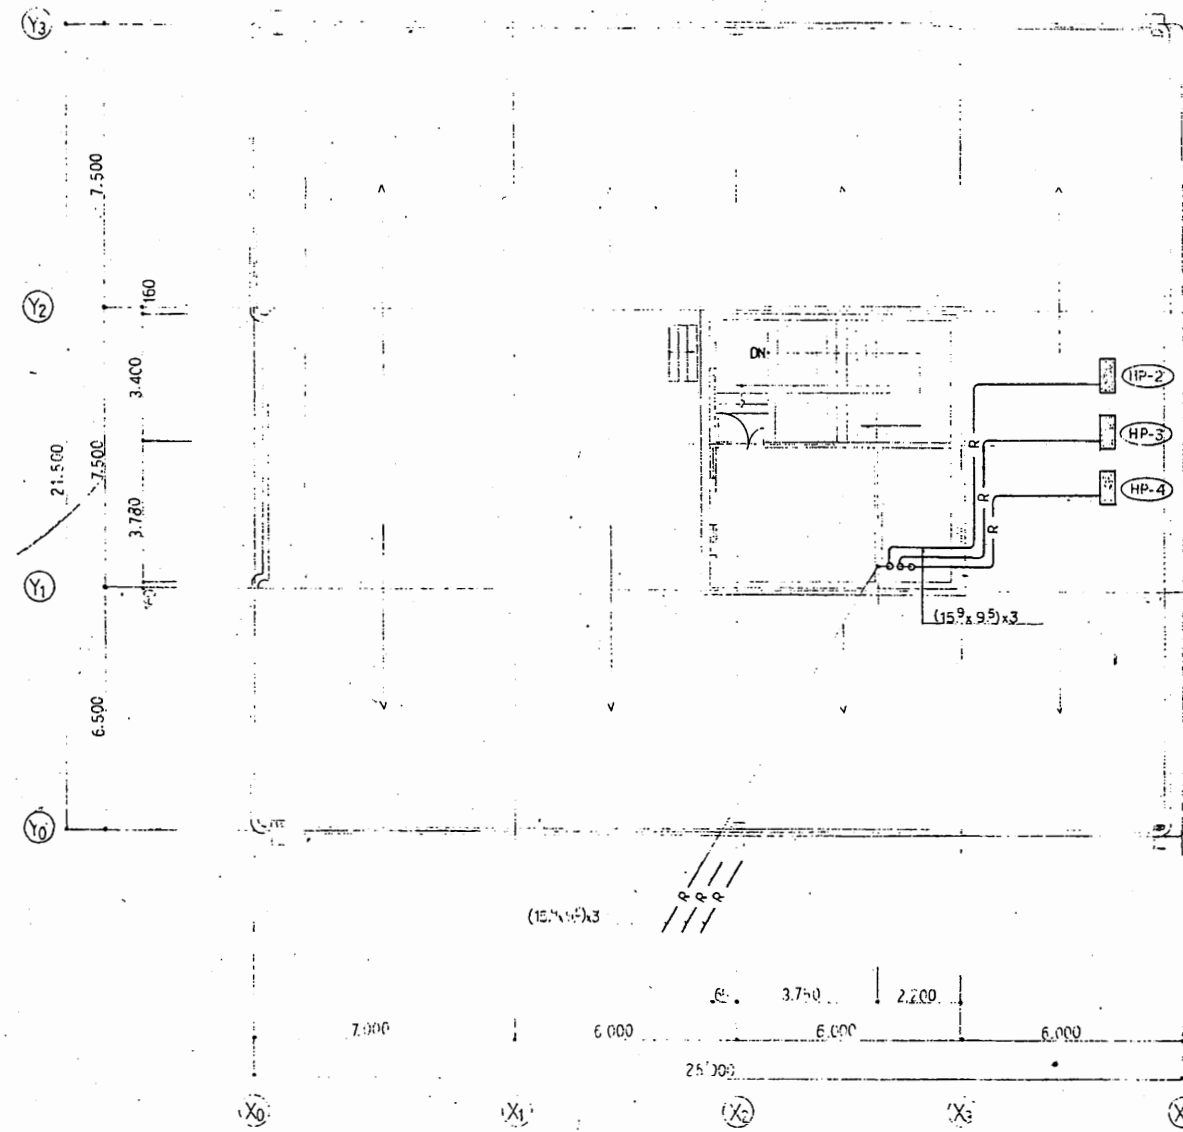


屋階平面図 1:100

共用倉庫


工事名	市役所本庁舎ほか3か所 建築基準法第12条定期点検業務委託			設計者資格 氏名	級建築士登録第 号			課長	主査等	担当者	財政部 FM推進課
図面名称	機械設備図	図番		縮尺	作図	平成 年 月 日					

付近案内図

配置図 1/400

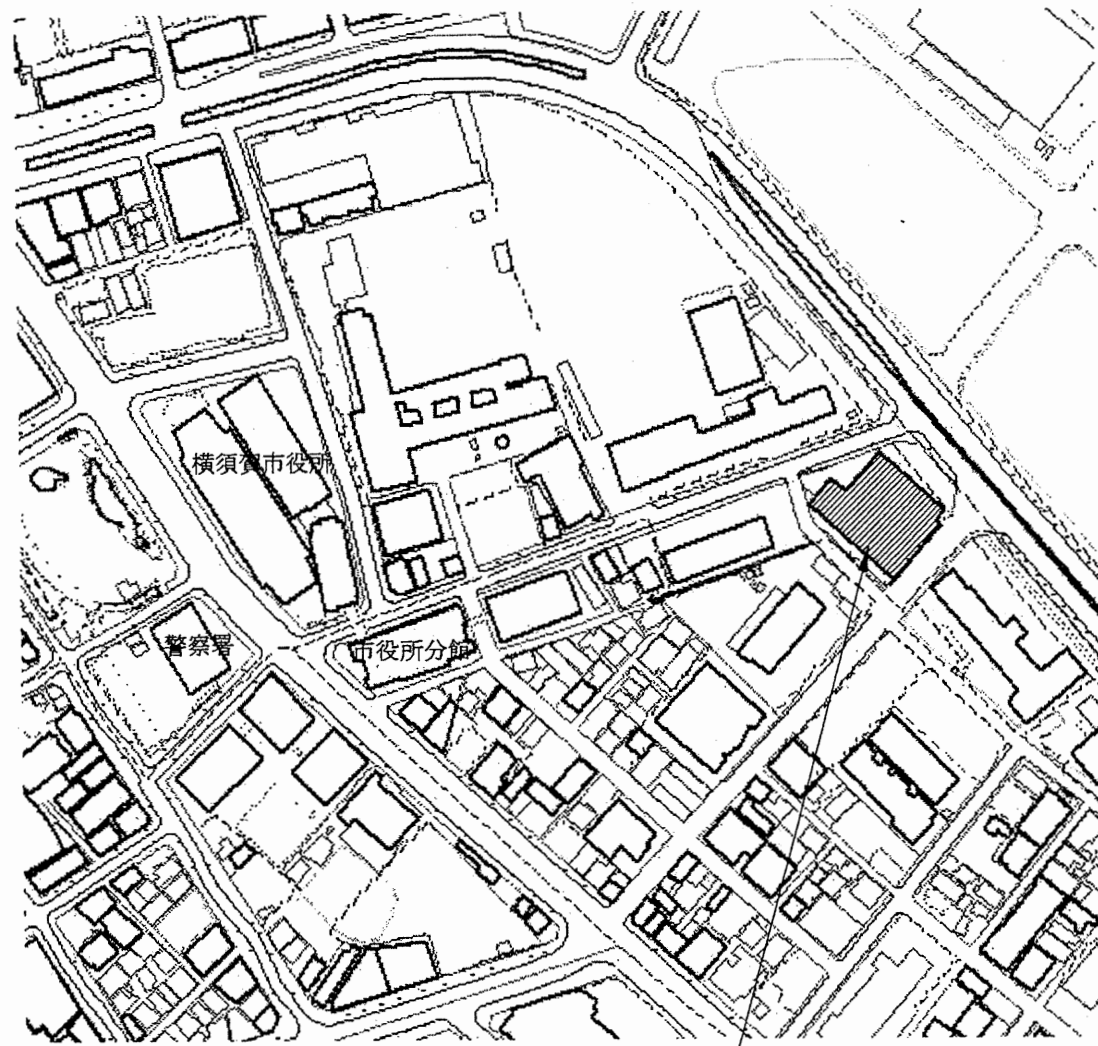


業務場所: 公用車車庫
横須賀市小川町18番地

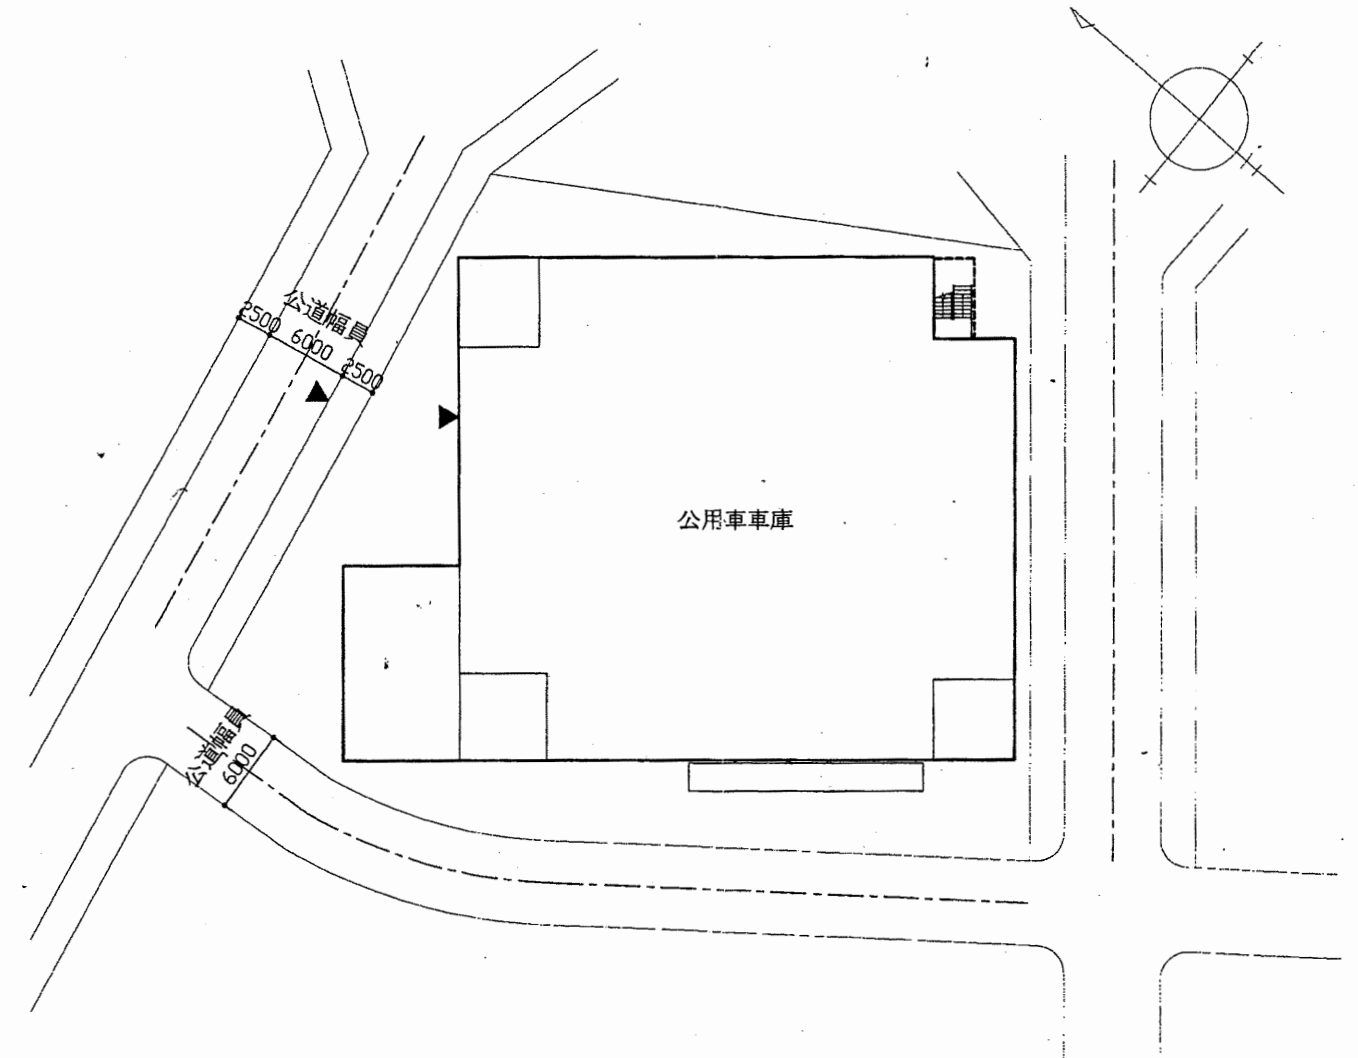


公用車車庫

工事名	市役所本庁舎ほか3か所 建築基準法第12条定期点検業務委託			設計者資格 氏名	級建築士登録第 号			課長	主査等	担当者	財政部 FM推進課
図面名称	案内図・配置図	図番	縮尺	1/400	作図	平成 年 月 日					


1階平面図 1/300

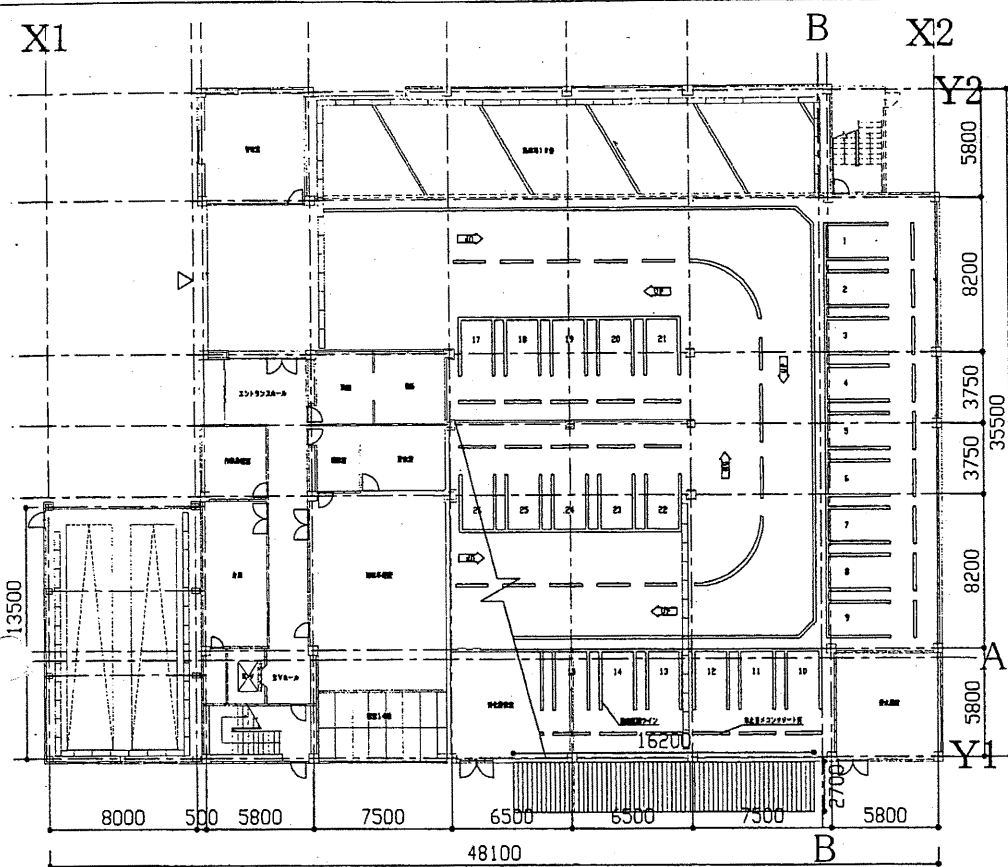


2階平面図 1/300

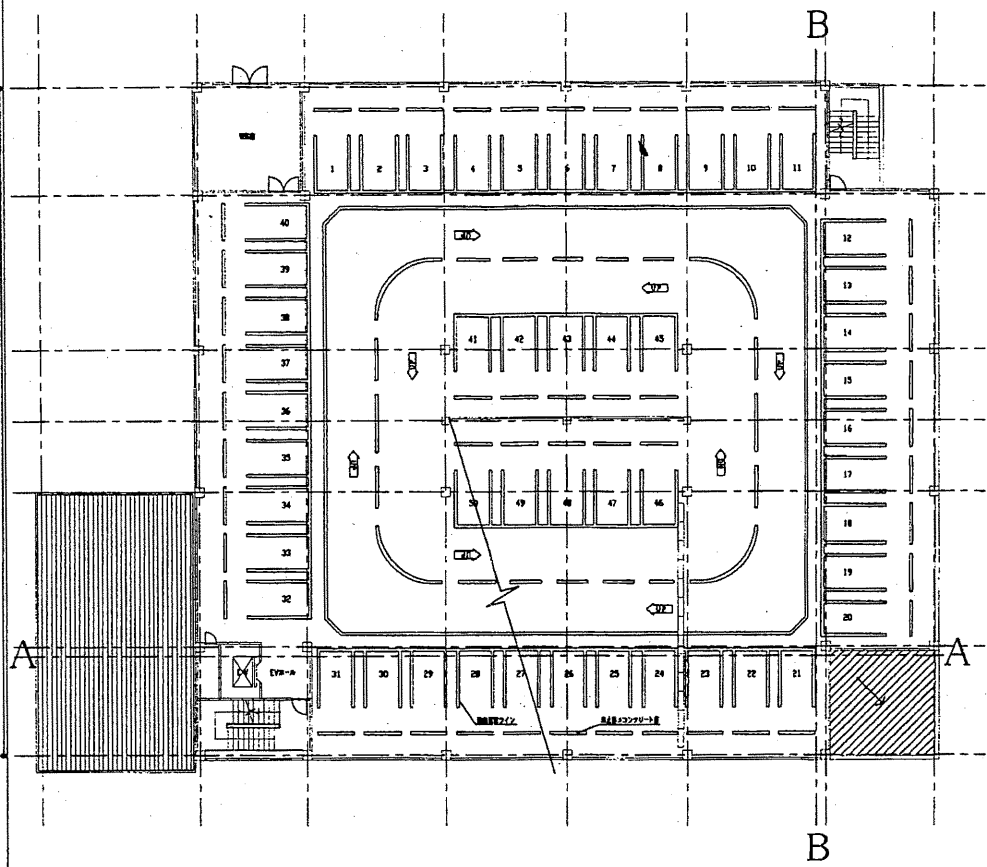


3・4階平面図 1/300

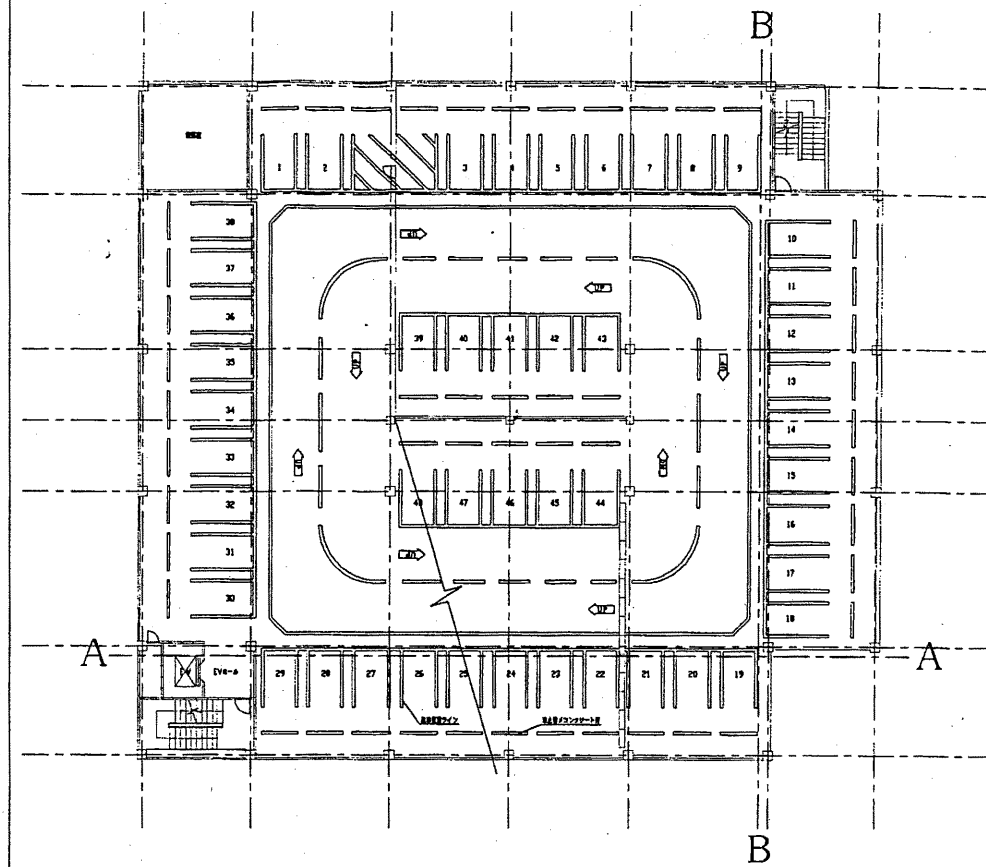


5階平面図 1/300

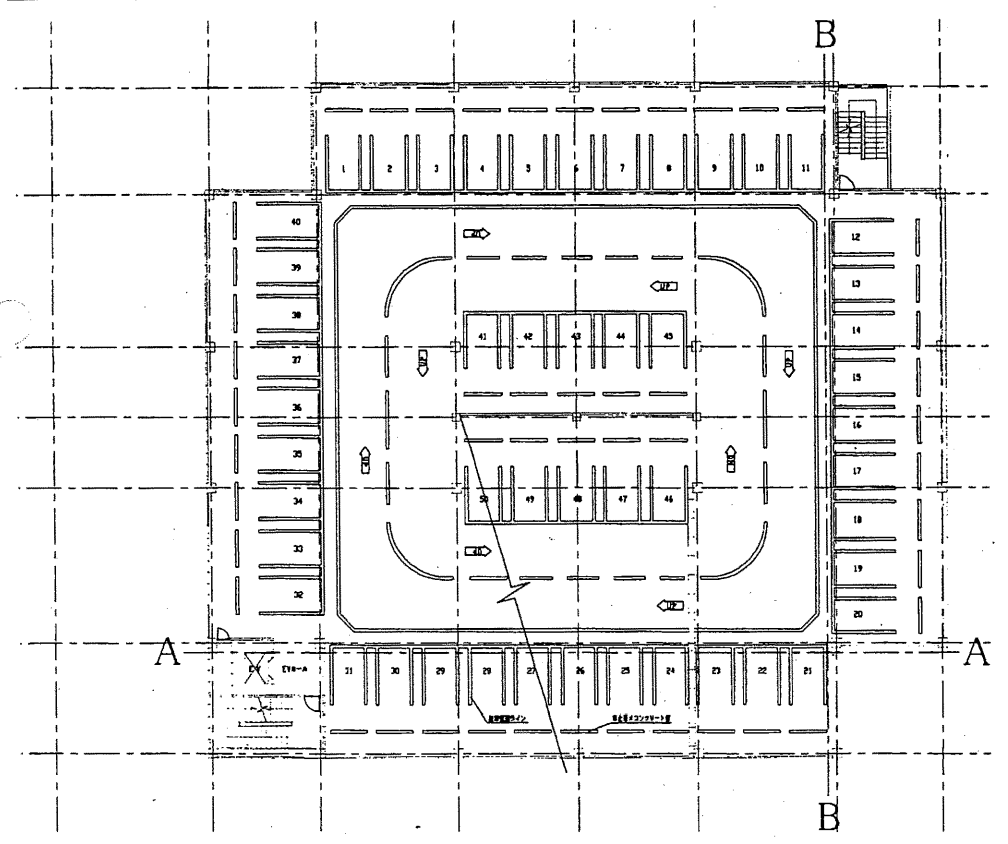

R階平面図 1/300

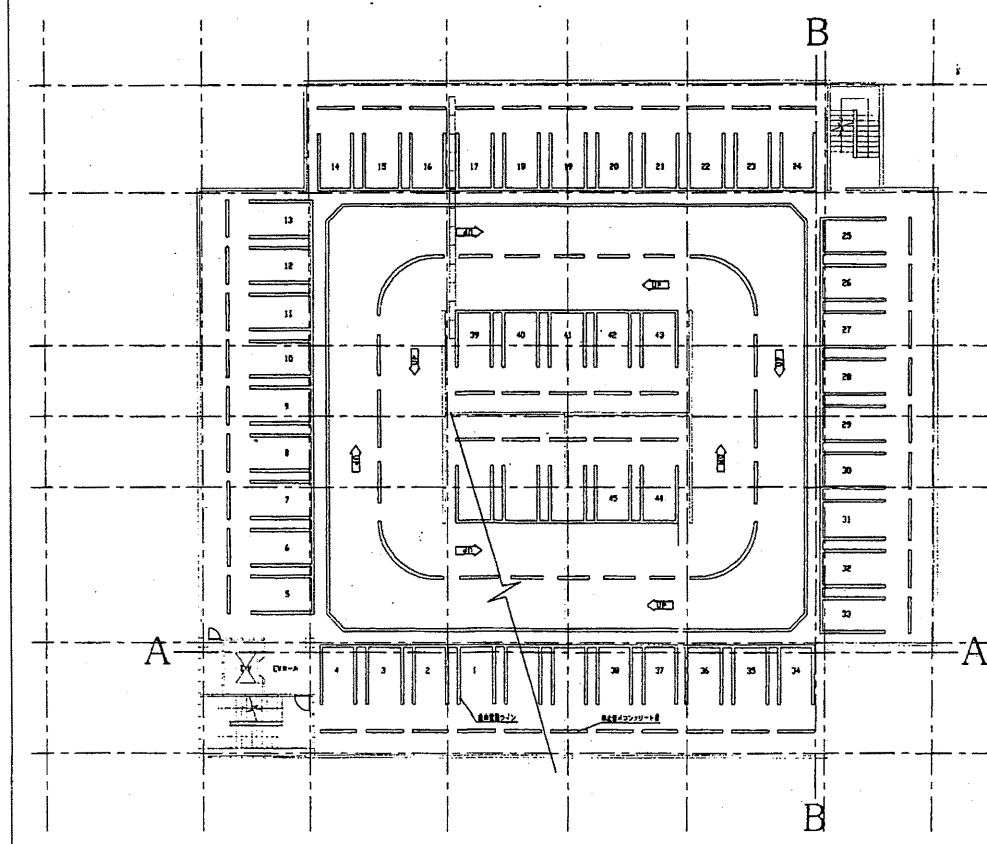


階段室屋上平面図 1/300

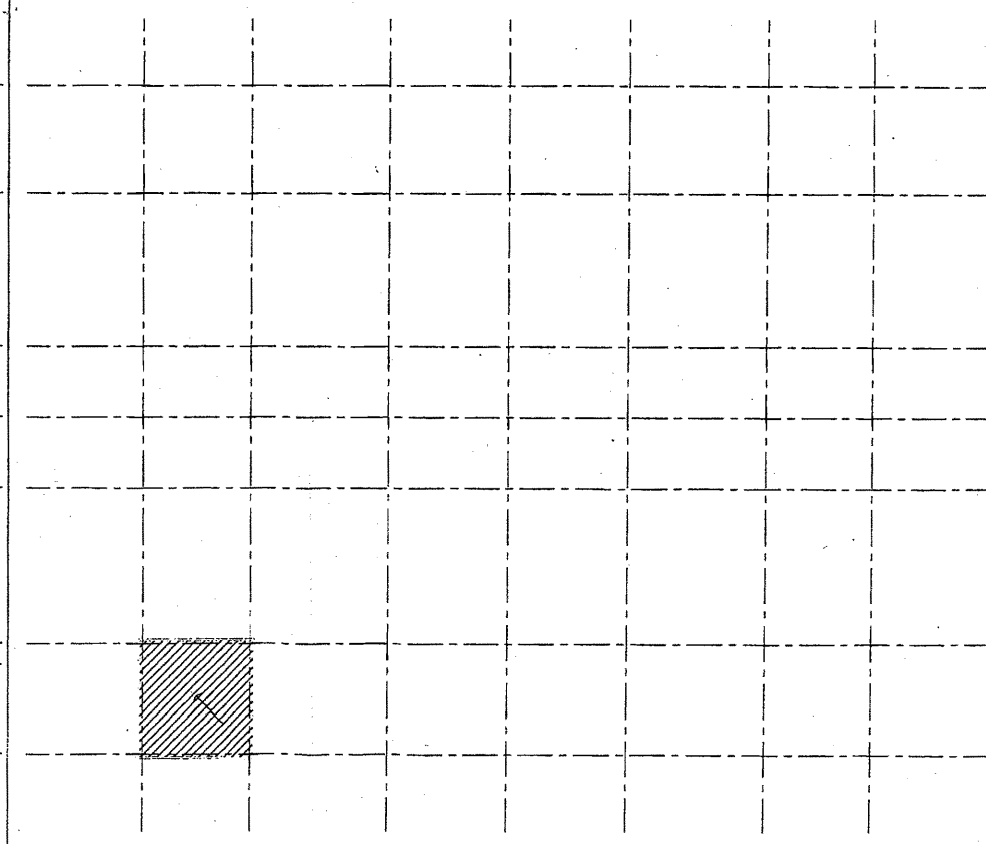


公用車車庫

工事名	市役所本庁舎ほか3か所 建築基準法第12条定期点検業務委託			設計者資格 氏名	級建築士登録第 号			課長	主査等	担当者	財政部 FM推進課
図面名称	1~R階平面図	図番		縮尺	1/300	作図	平成 年 月 日				


北立面図 1/200

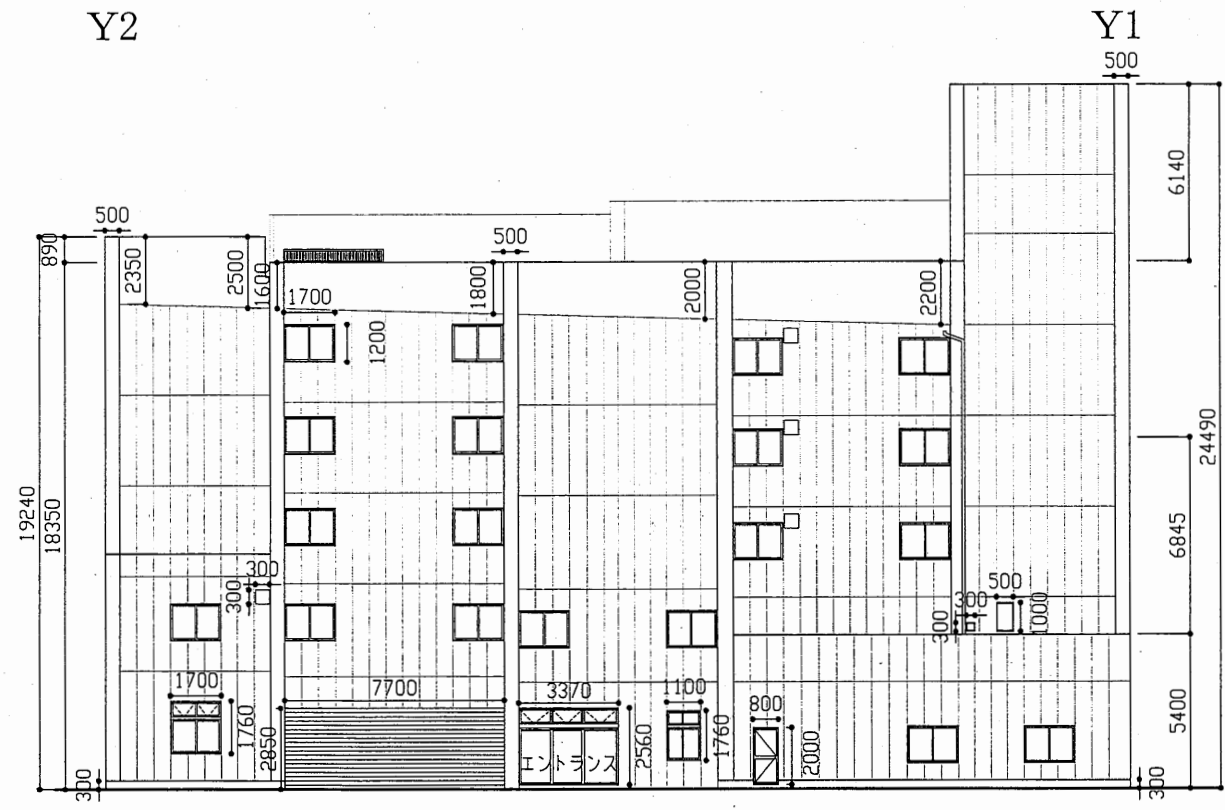


東立面図 1/200

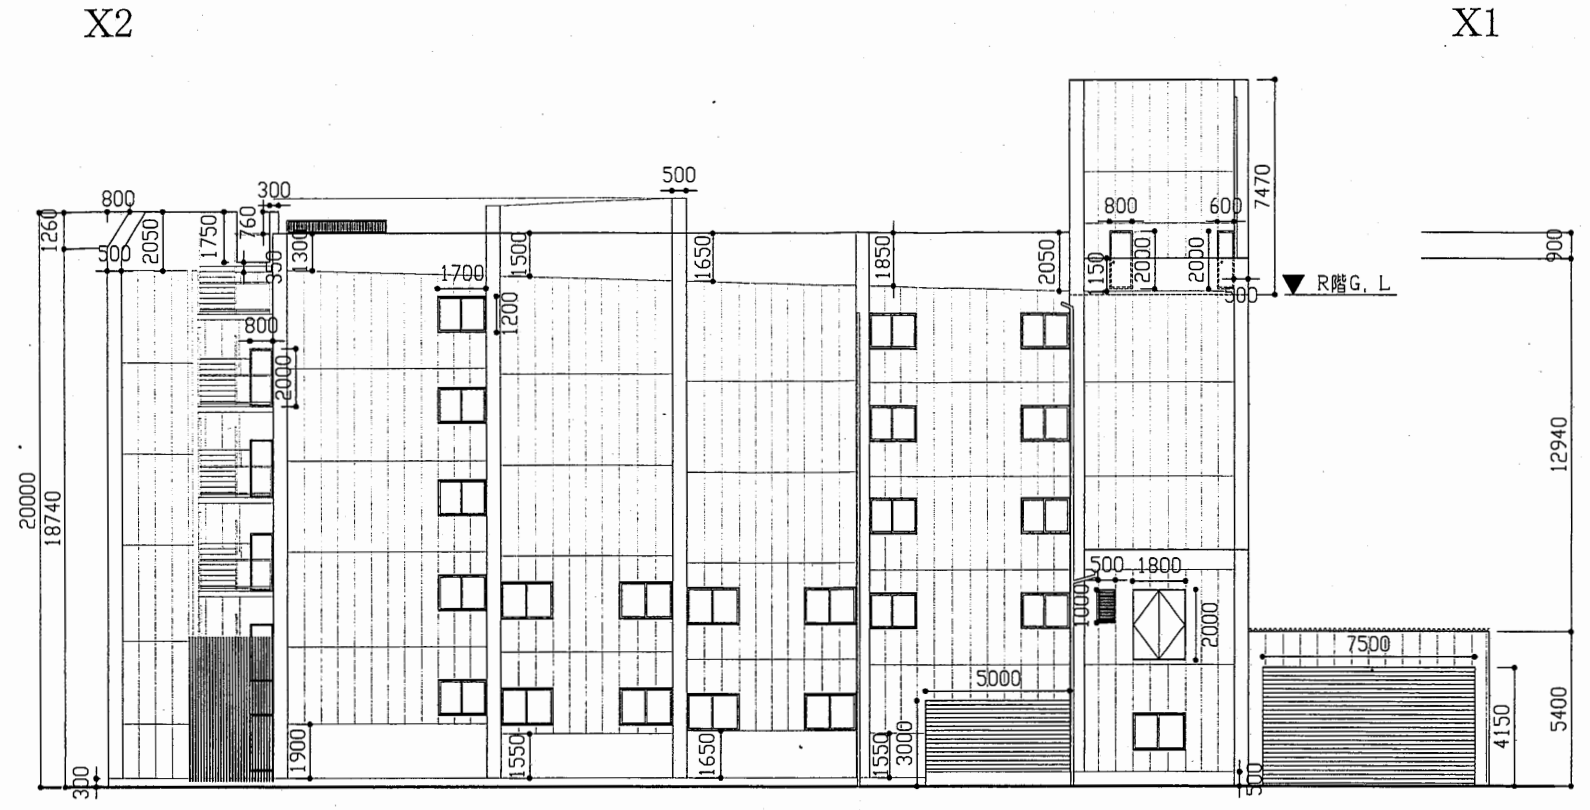

南立面図 1/200

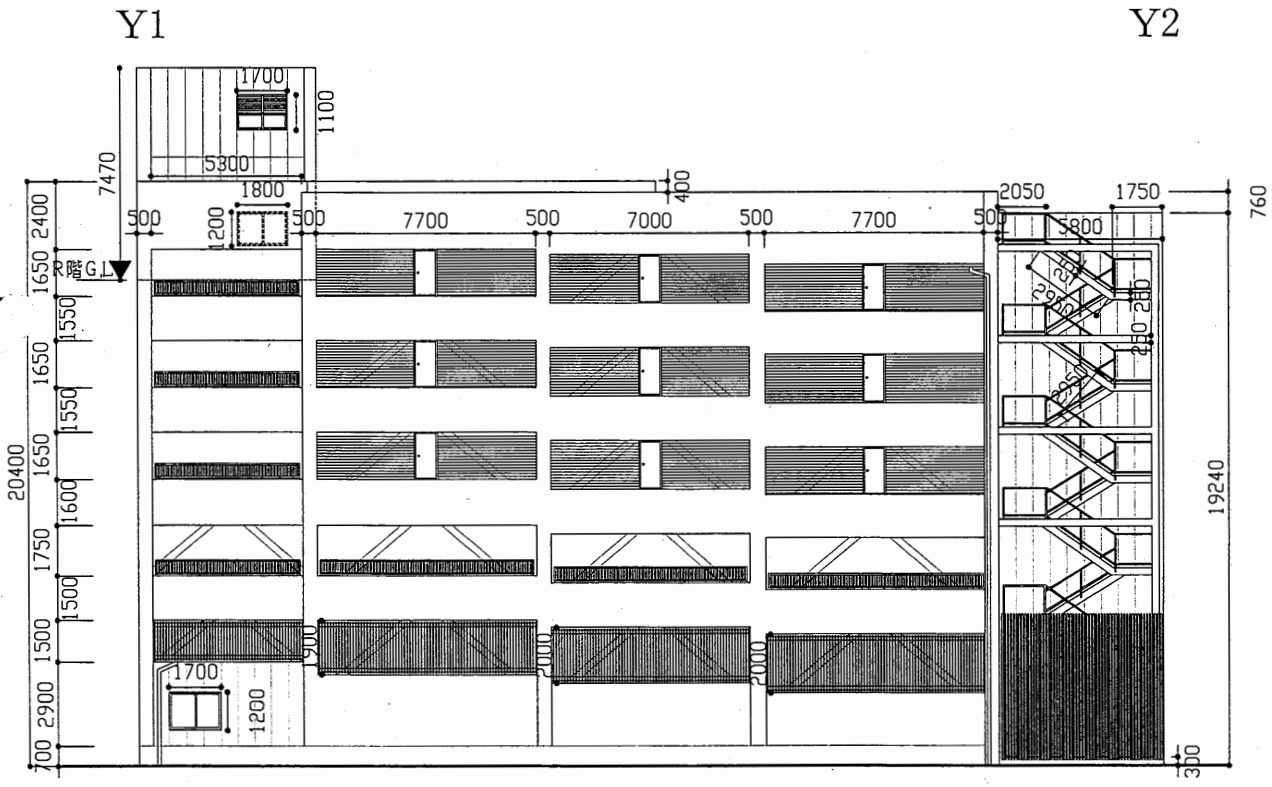


西立面図 1/200

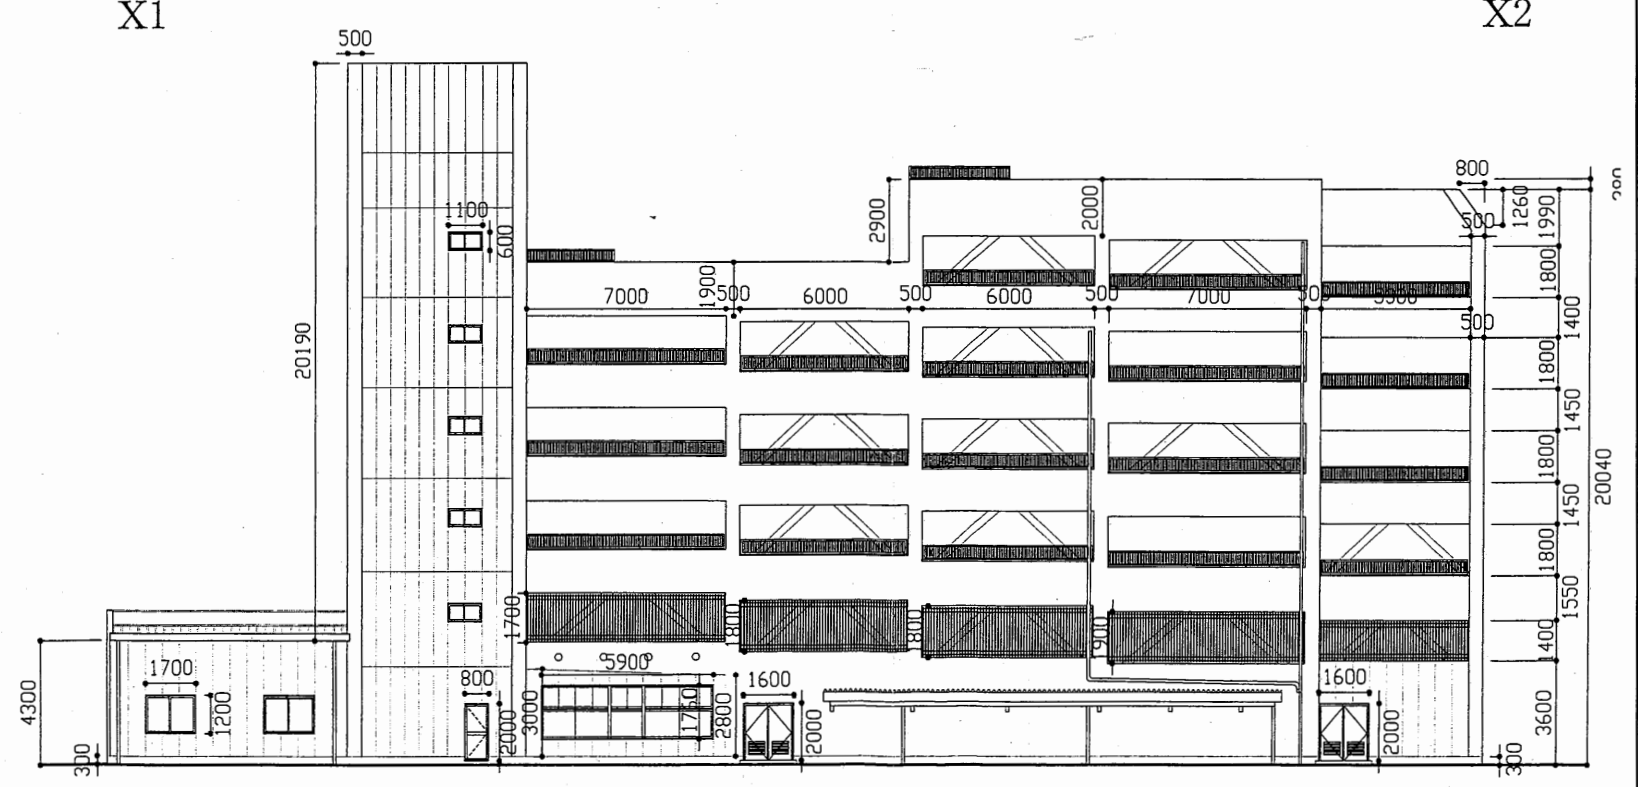



公用車車庫

工事名	市役所本庁舎ほか3か所 建築基準法第12条定期点検業務委託			設計者資格 氏名	級建築士登録第 _____ 号			課長	主査等	担当者	財政部 FM推進課
図面名称	立面図	図番	縮尺	N.S	作図	平成	年	月	日		

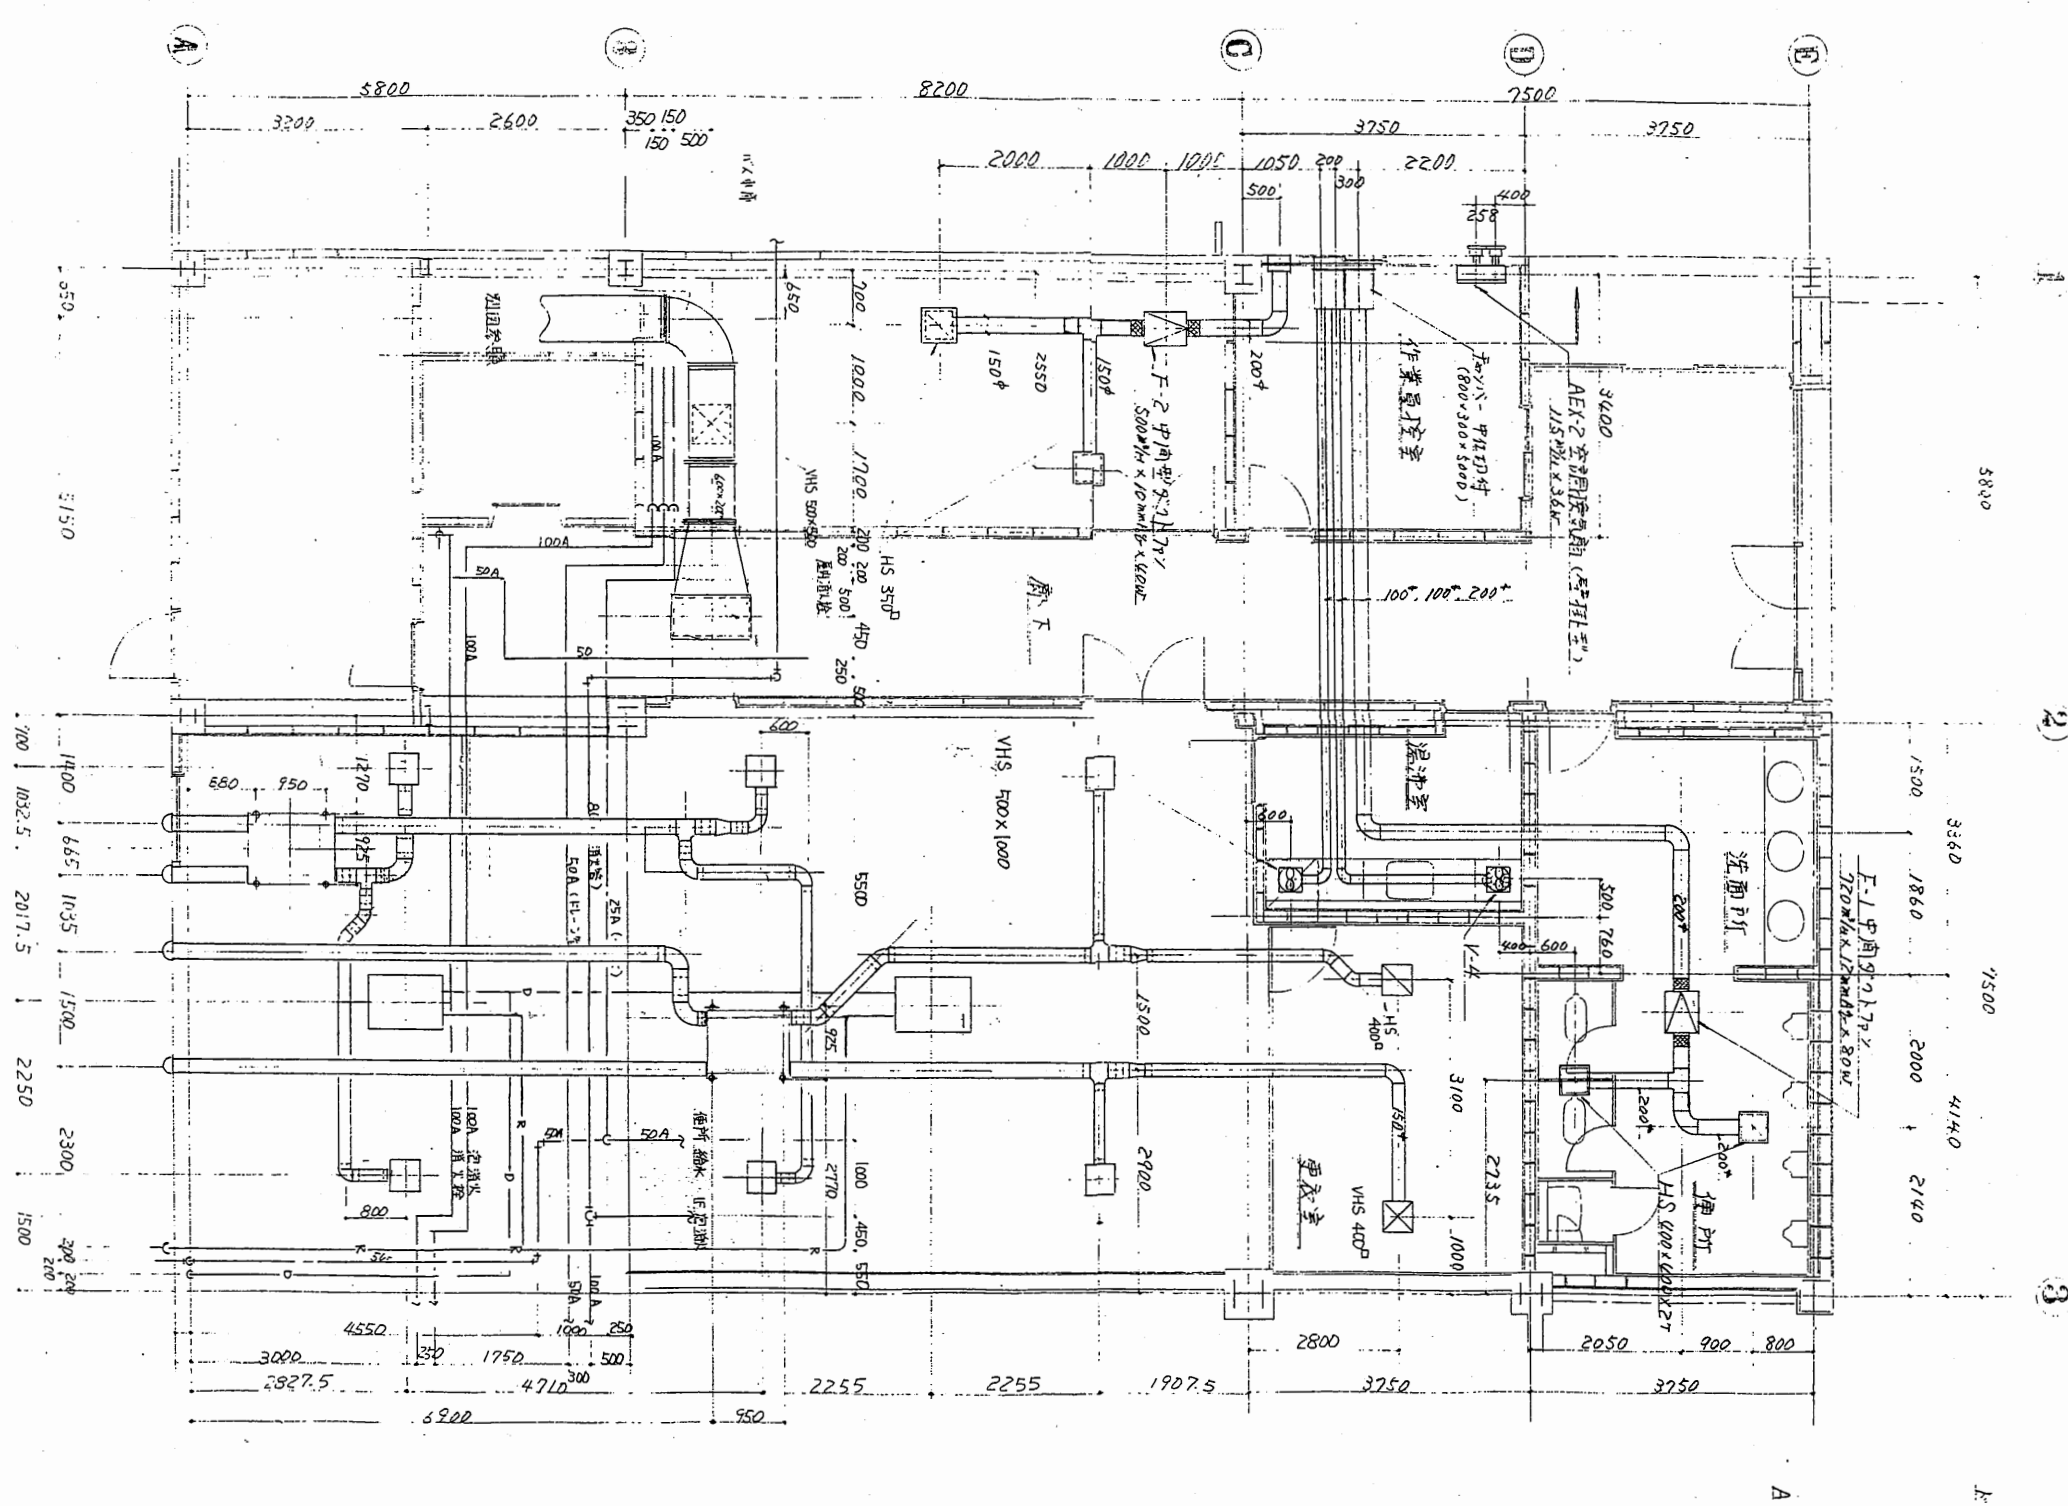

公用車車庫

工事名	市役所本庁舎ほか3か所 建築基準法第12条定期点検業務委託			設計者資格 氏名	級建築士登録第 _____ 号			課長	主査等	担当者	財政部 FM推進課
図面名称	設備図	図番	縮尺	N.S	作図	平成	年	月	日		

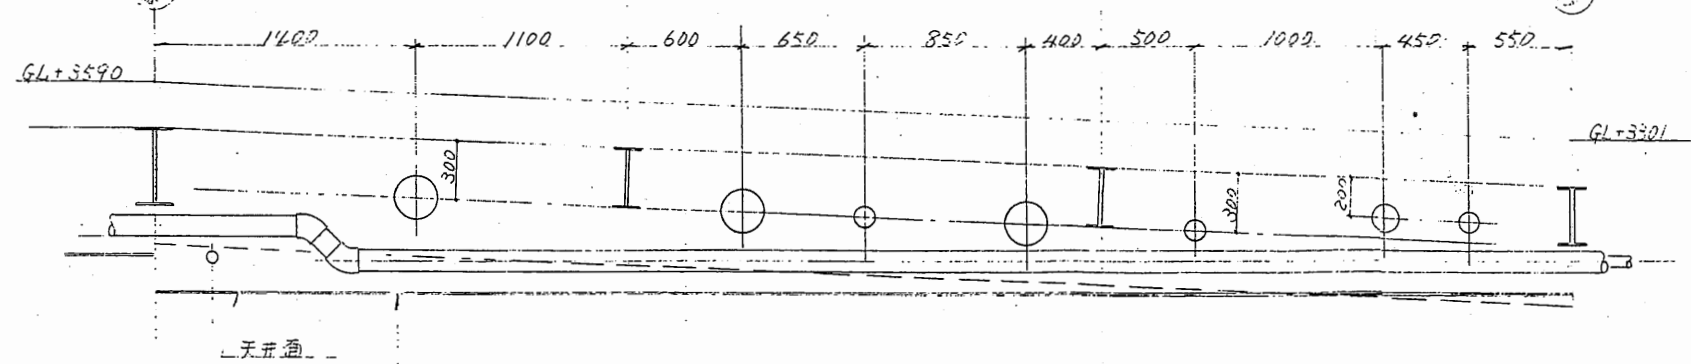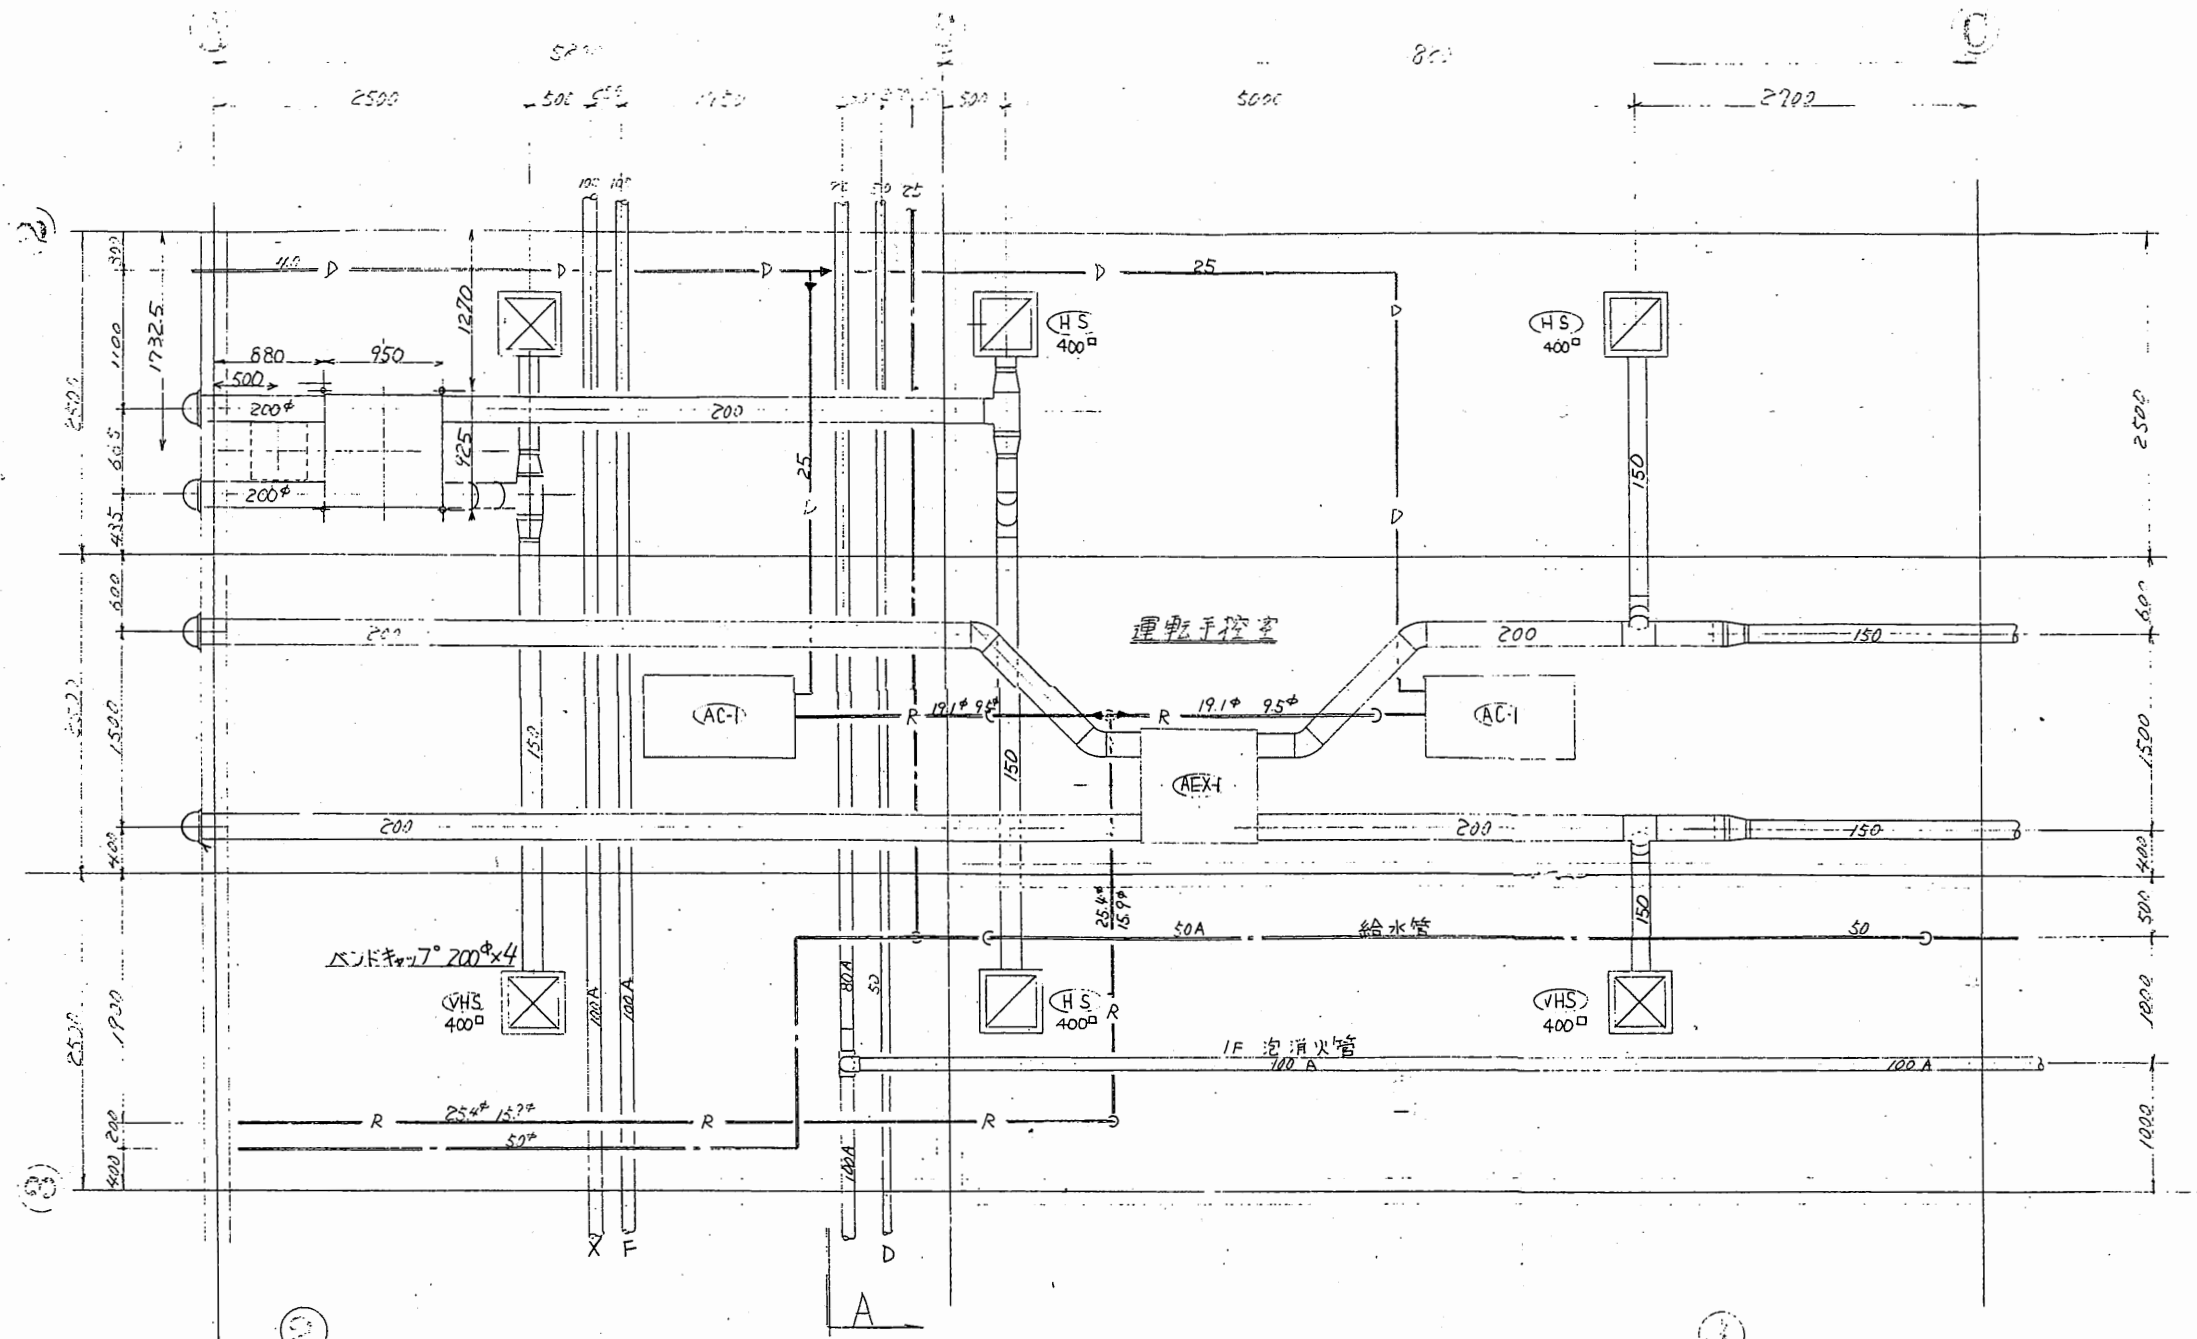


機器表


記号	機器名
AC-1	ツインマルチステージ
AEX-1	全熱交換器

公用車車庫

工事名	市役所本庁舎ほか3か所 建築基準法第12条定期点検業務委託			設計者資格 氏名	級建築士登録第 号			課長	主査等	担当者	財政部 FM推進課
図面名称	設備図	図番	縮尺	N.S	作図	平成 年 月 日					

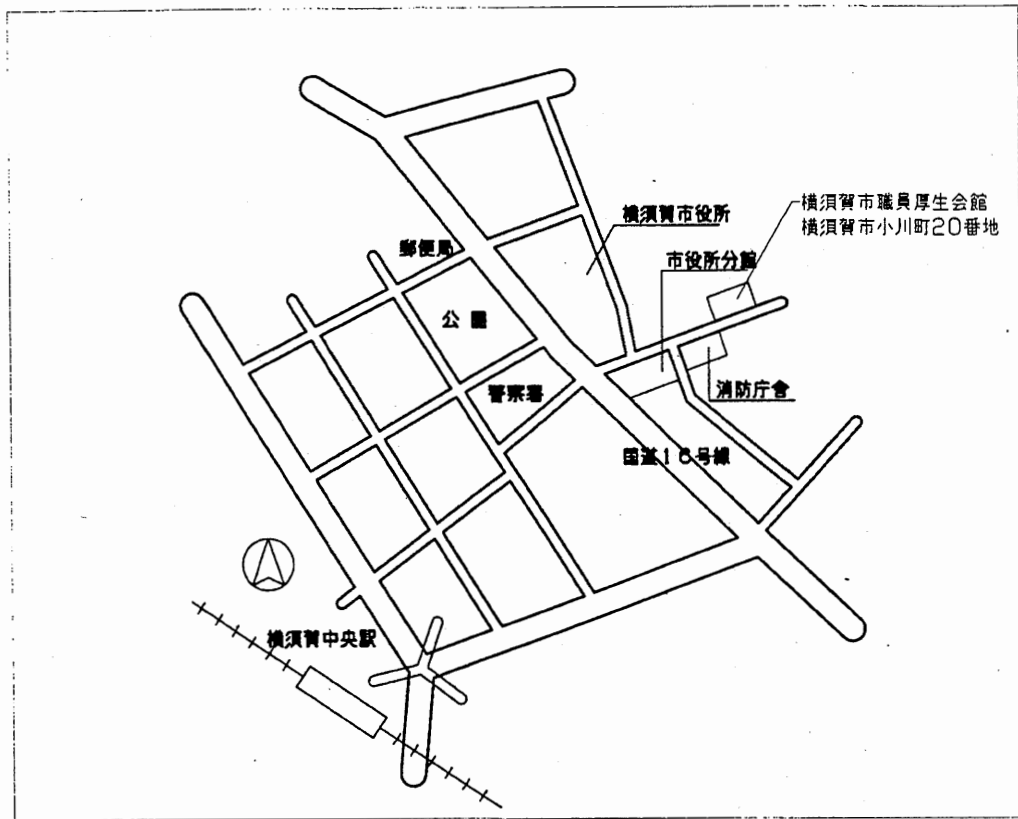


案内図

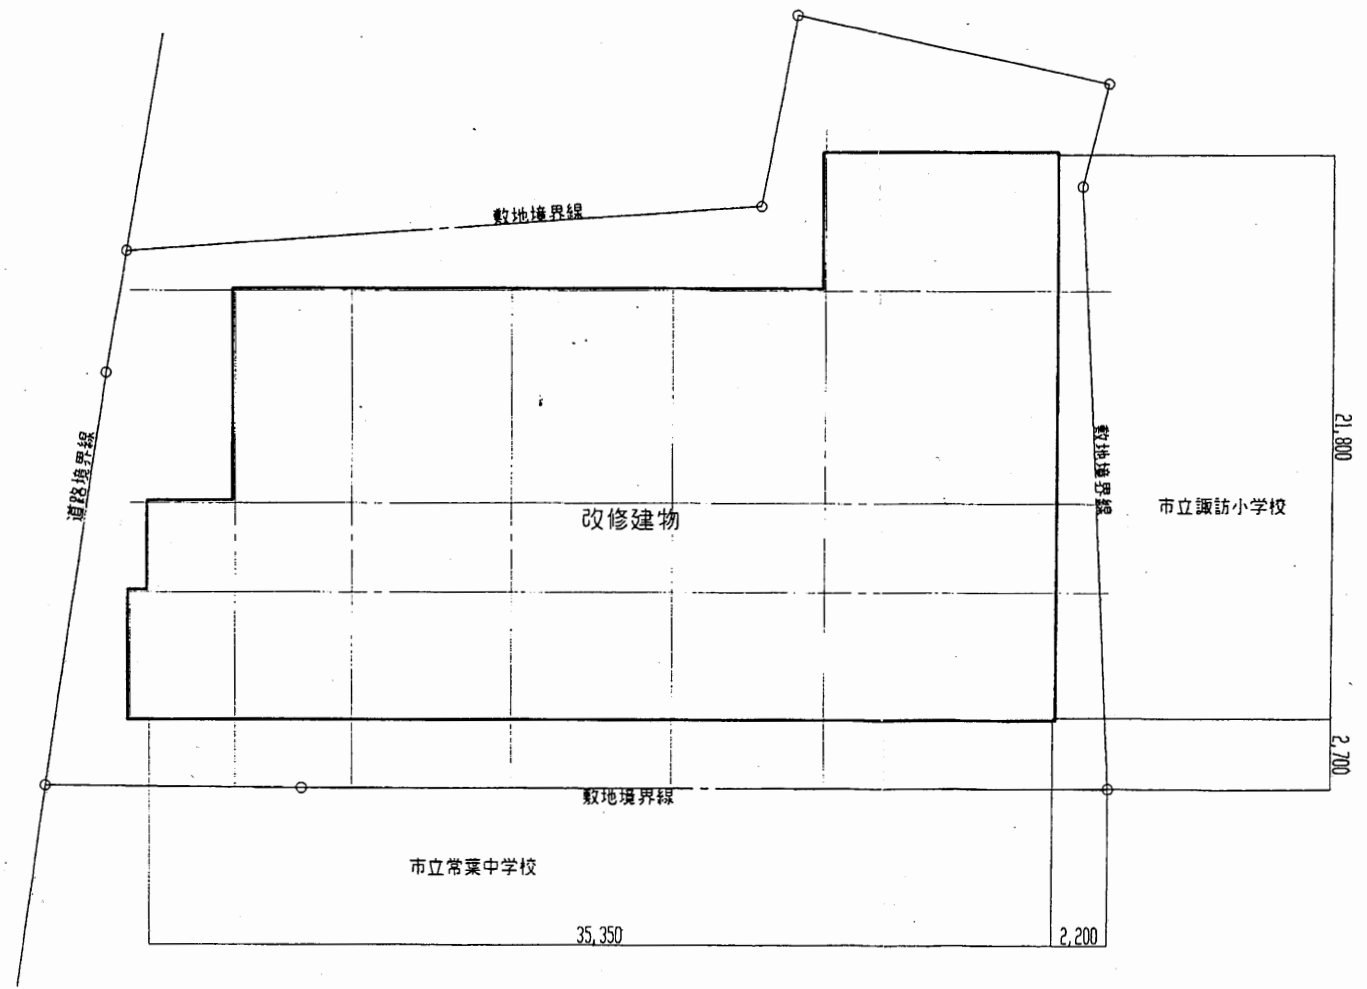


配置図 S=1:300

厚生会館


工事名	市役所本庁舎ほか3か所 建築基準法第12条定期点検業務委託			設計者資格 氏名	級建築士登録第 号			課長	主査等	担当者	財政部 FM推進課
図面名称	案内・配置図	図番		縮尺	1:300	作図	平成 年 月 日				

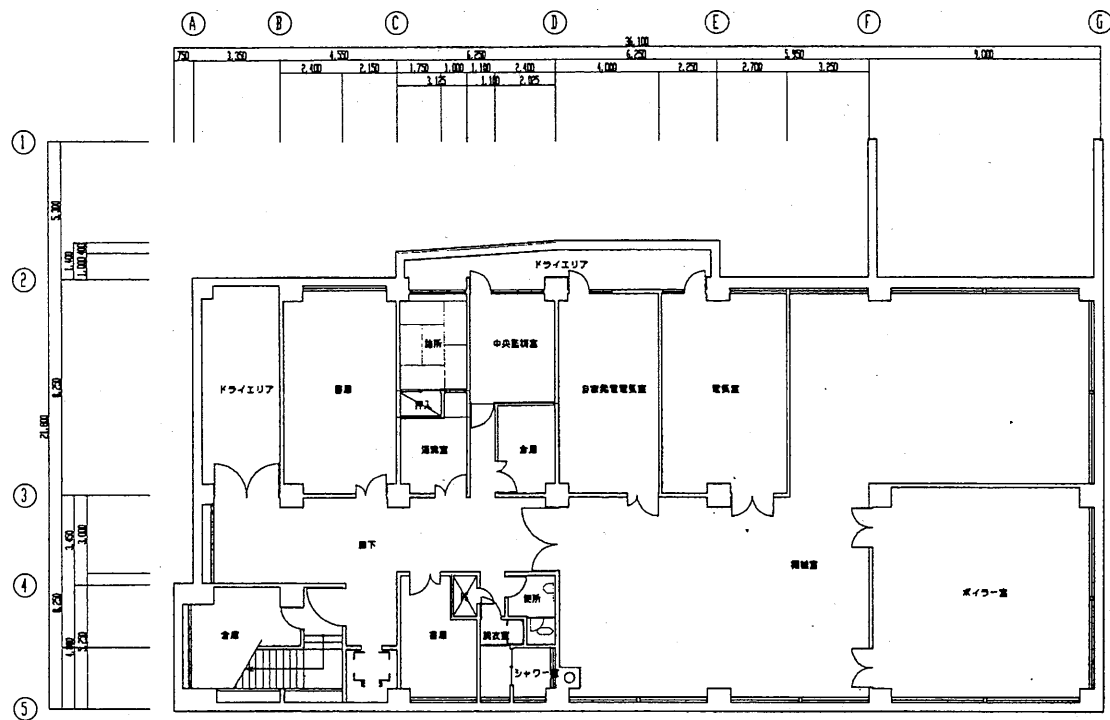


B1平面図 S1:300

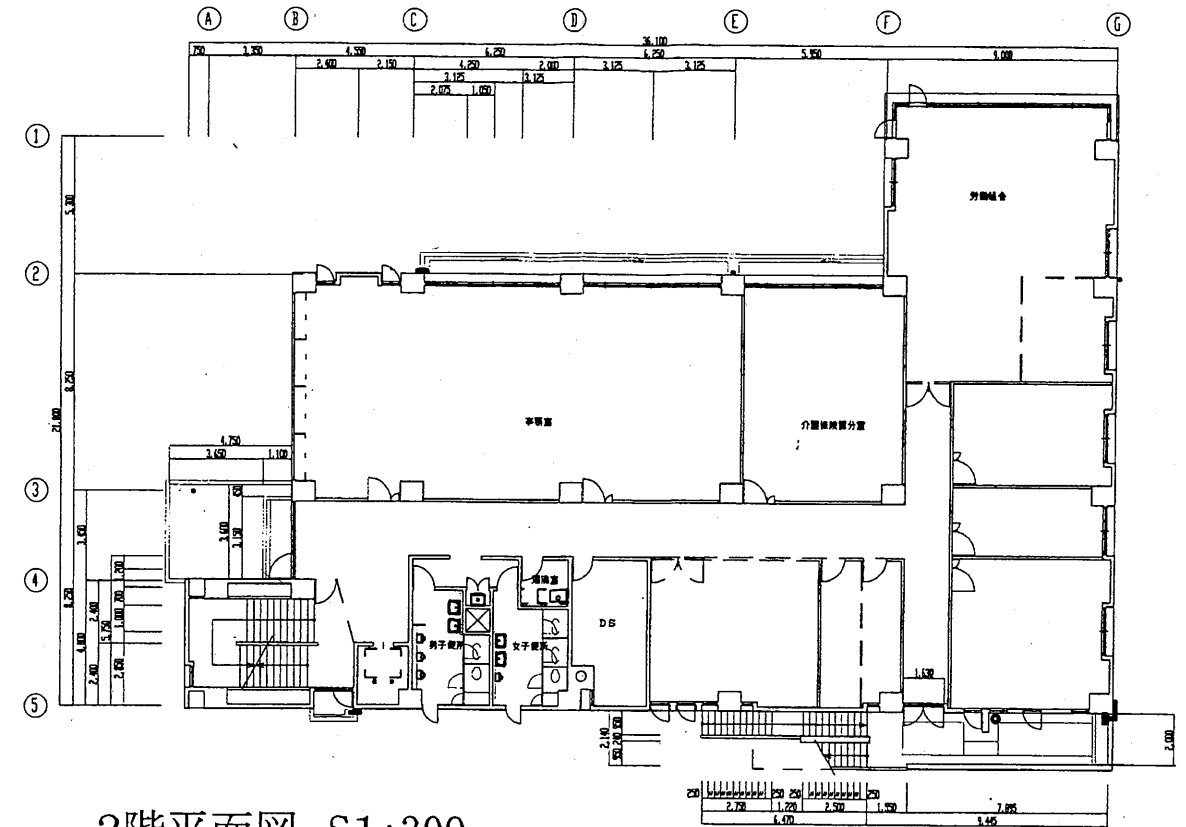

2階平面図 S1:300

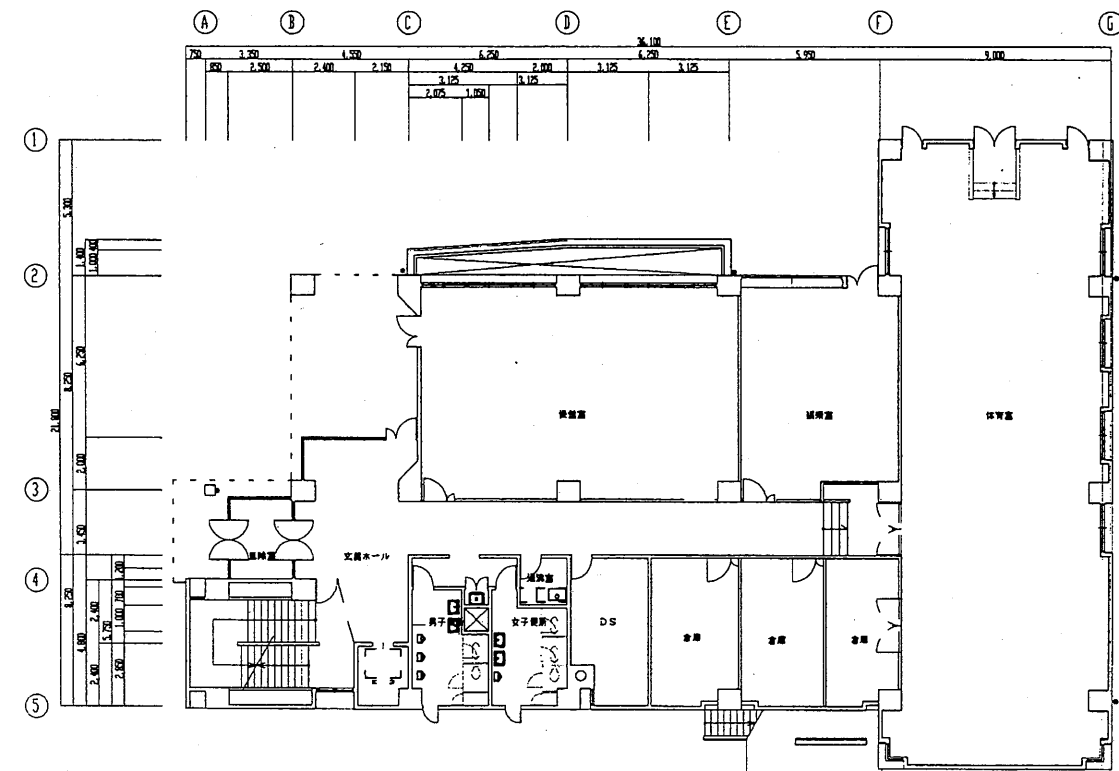


1階平面図 S1:300

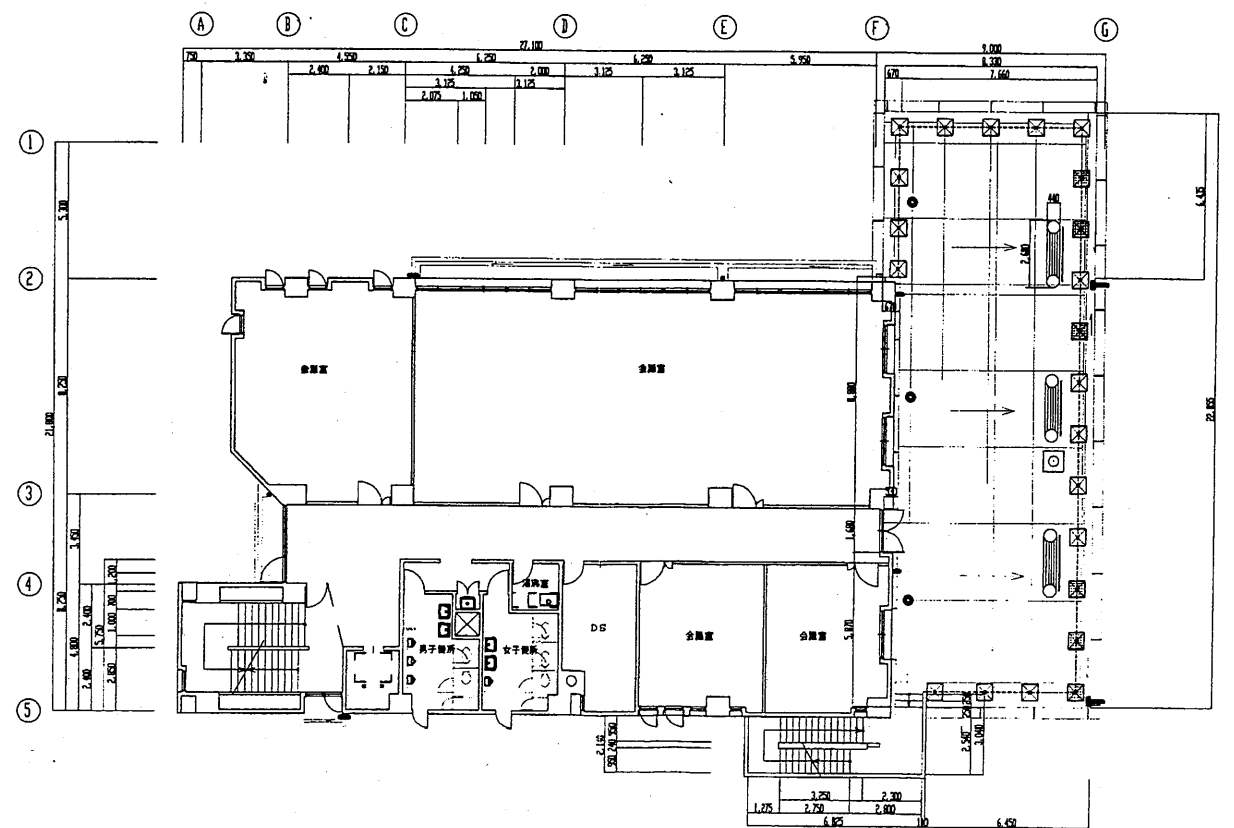


3階平面図 S1:300

厚生会館


工事名	市役所本庁舎ほか3か所 建築基準法第12条定期点検業務委託			設計者資格 氏名	級建築士登録第 号			課長	主査等	担当者	財政部 FM推進課
図面名称	B1~3階平面図	図番		縮尺	1:300	作図	平成 年 月 日				

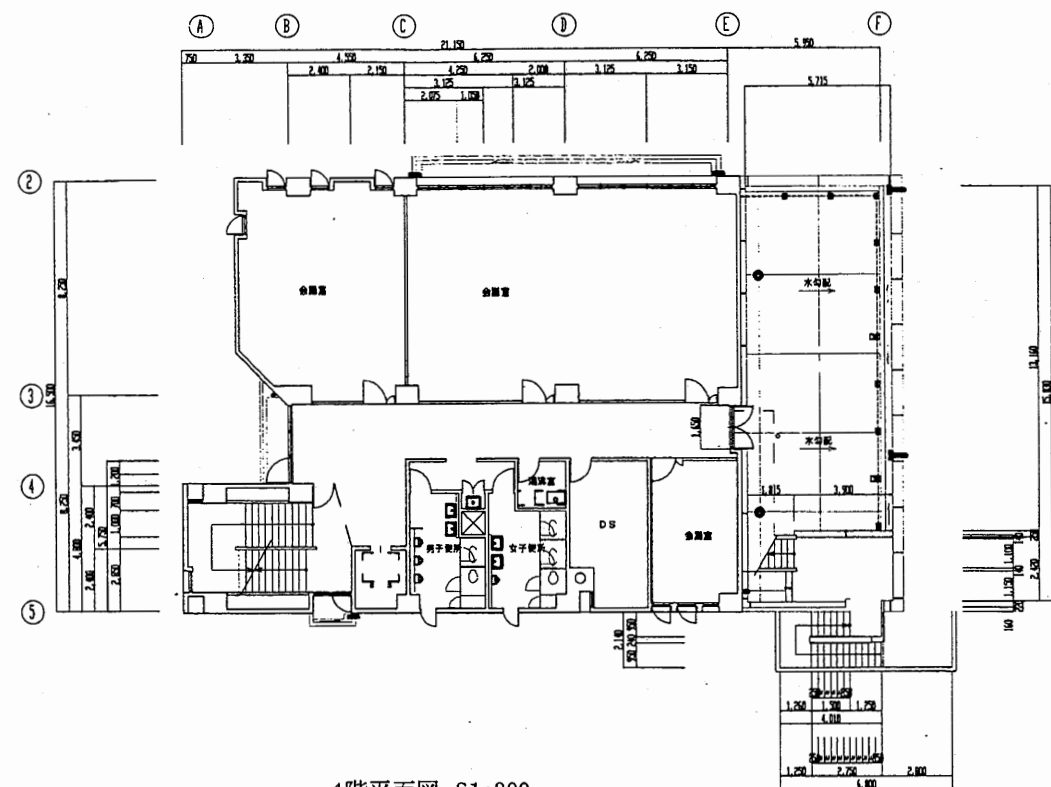


4階平面図 S1:300

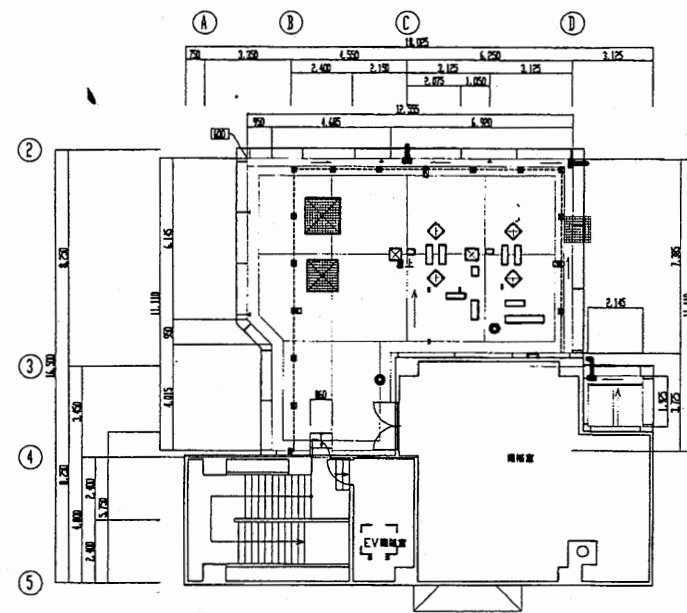


6階平面図 S1:300

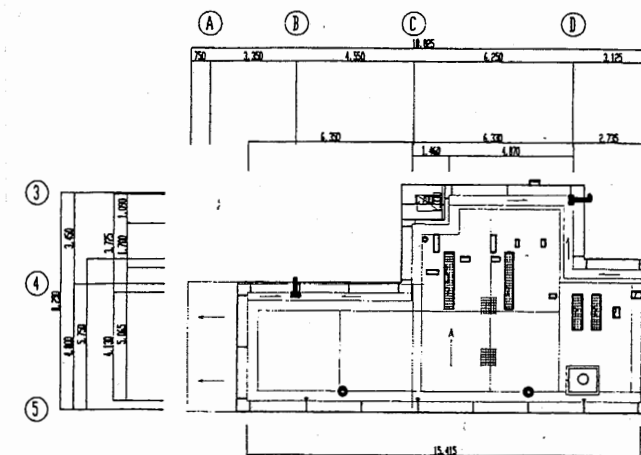

6階屋根伏せ図 S1:300

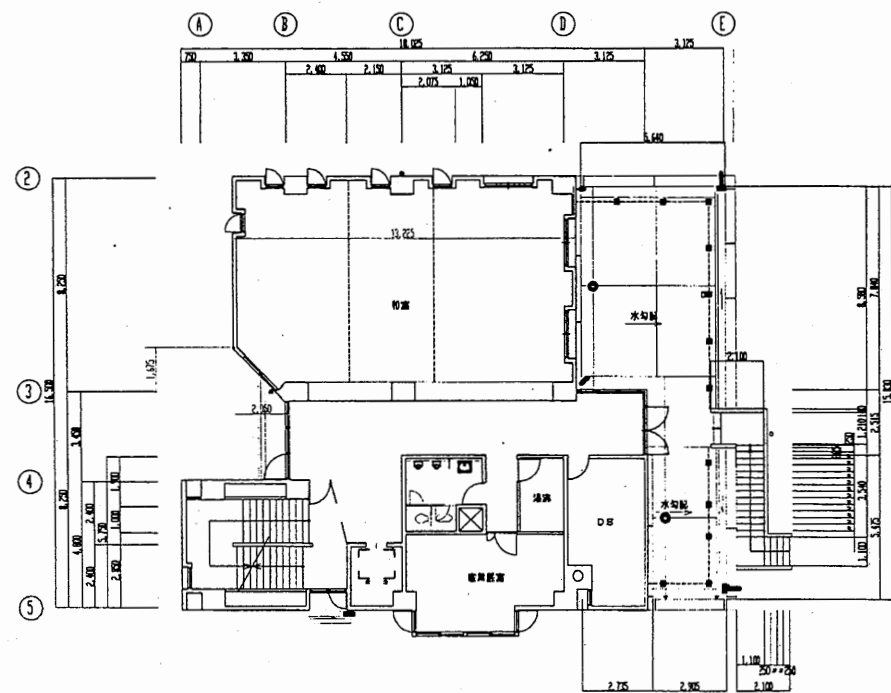


5階平面図 S1:300

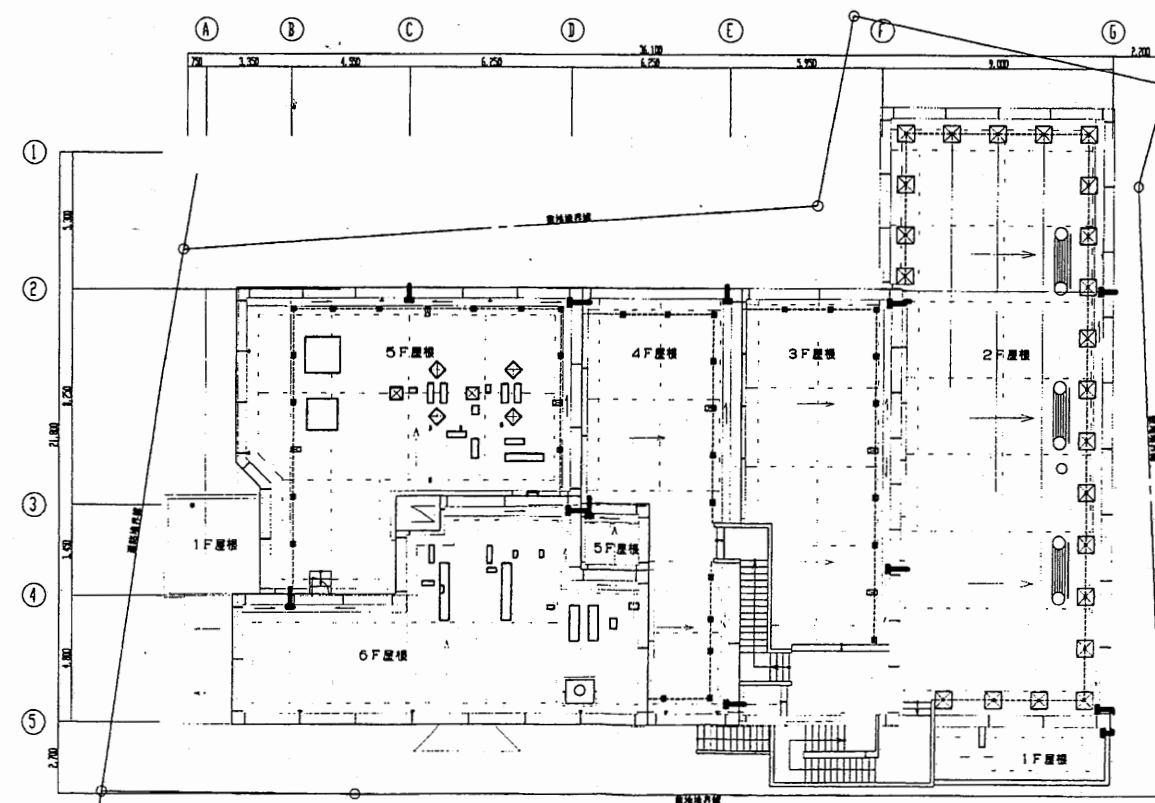

屋根伏せ図 S1:300

厚生会館

工事名	市役所本庁舎ほか3か所 建築基準法第12条定期点検業務委託			設計者資格 氏名	級建築士登録第 号			課長	主査等	担当者	財政部 FM推進課
図面名称	案内・配置図	図番	縮尺	1:300	作図	平成	年	月	日		

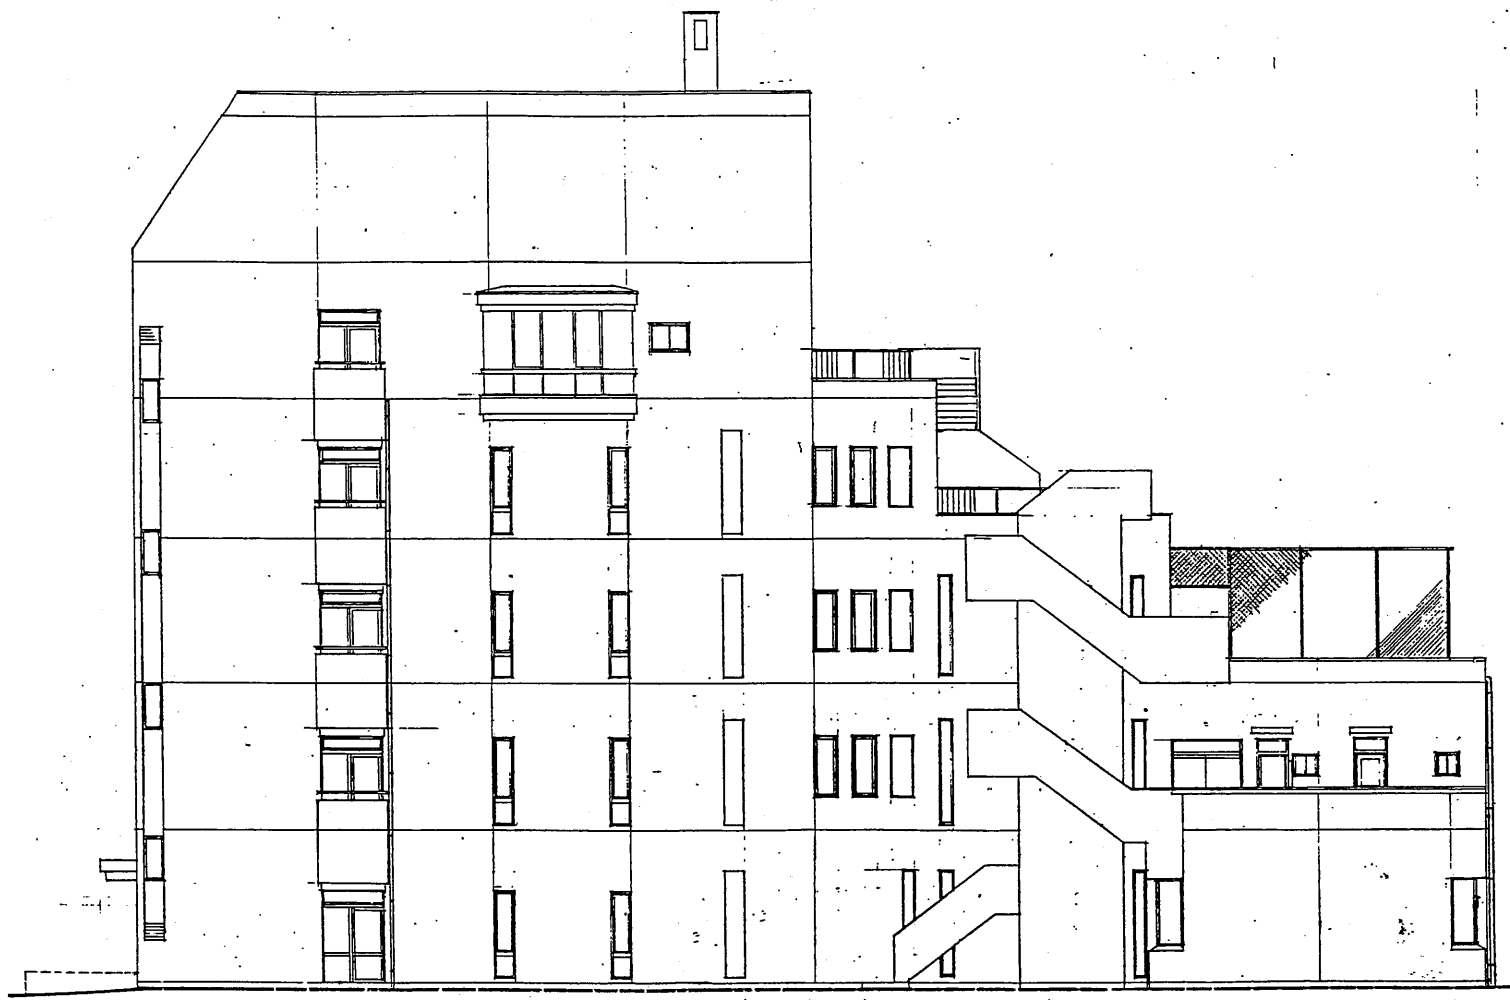


北側立面図





南側立面図

厚生会館

工事名	市役所本庁舎ほか3か所 建築基準法第12条定期点検業務委託			設計者資格 氏名	級建築士登録第 号			課長	主査等	担当者	財政部 FM推進課
図面名称	立面図	図番		縮尺	作図	平成	年	月	日		

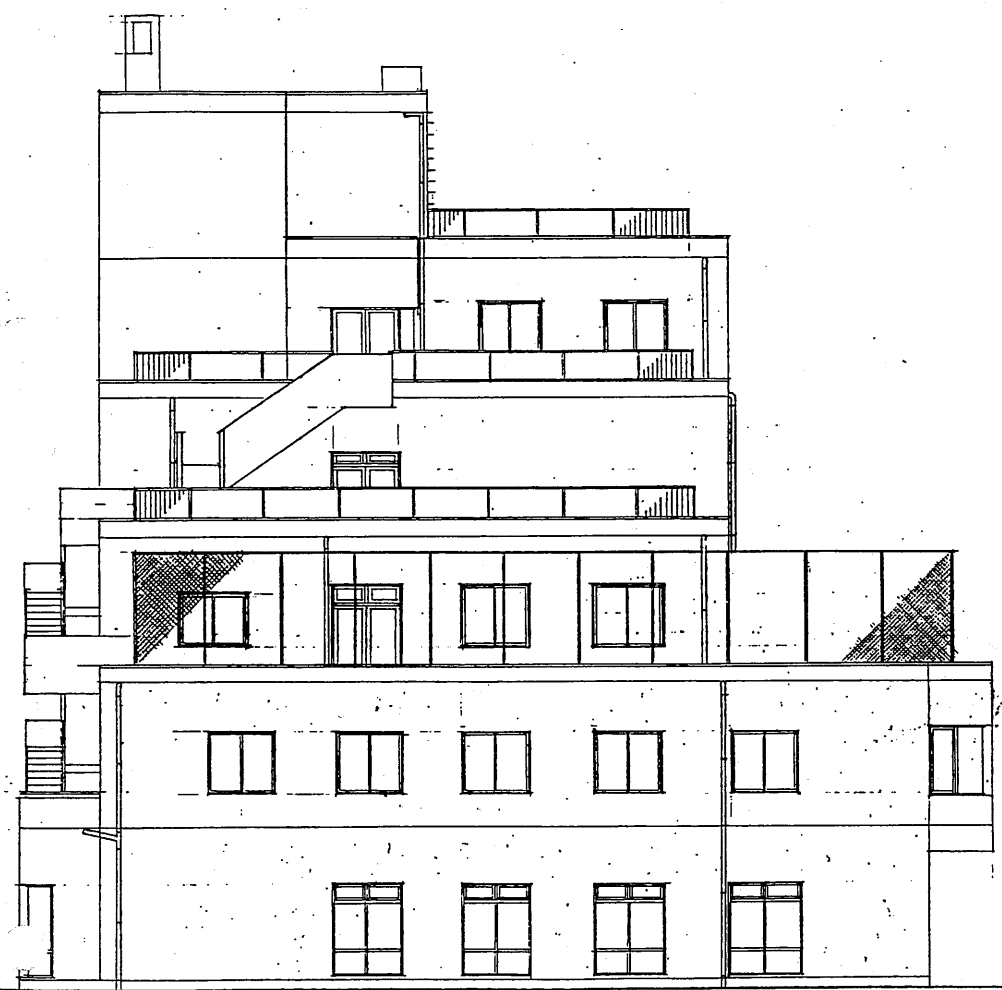


西側立面図

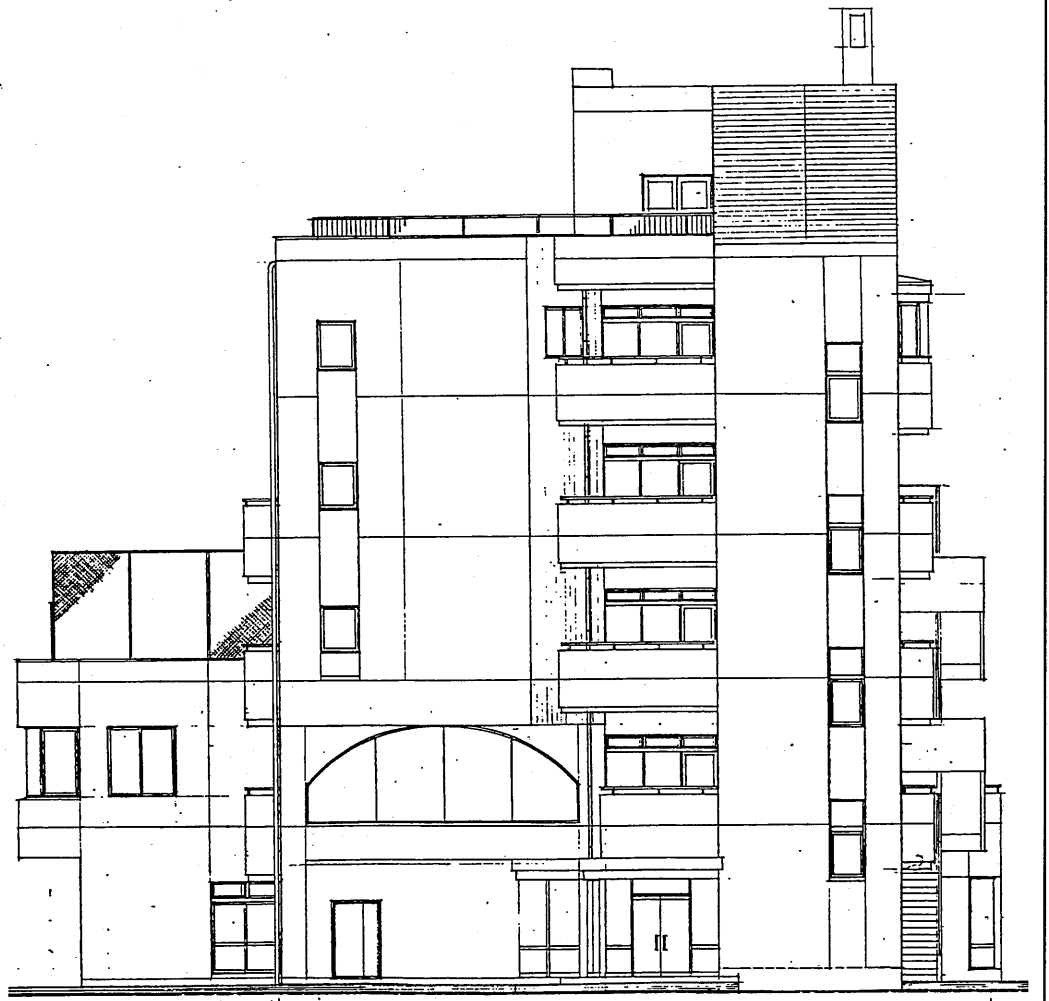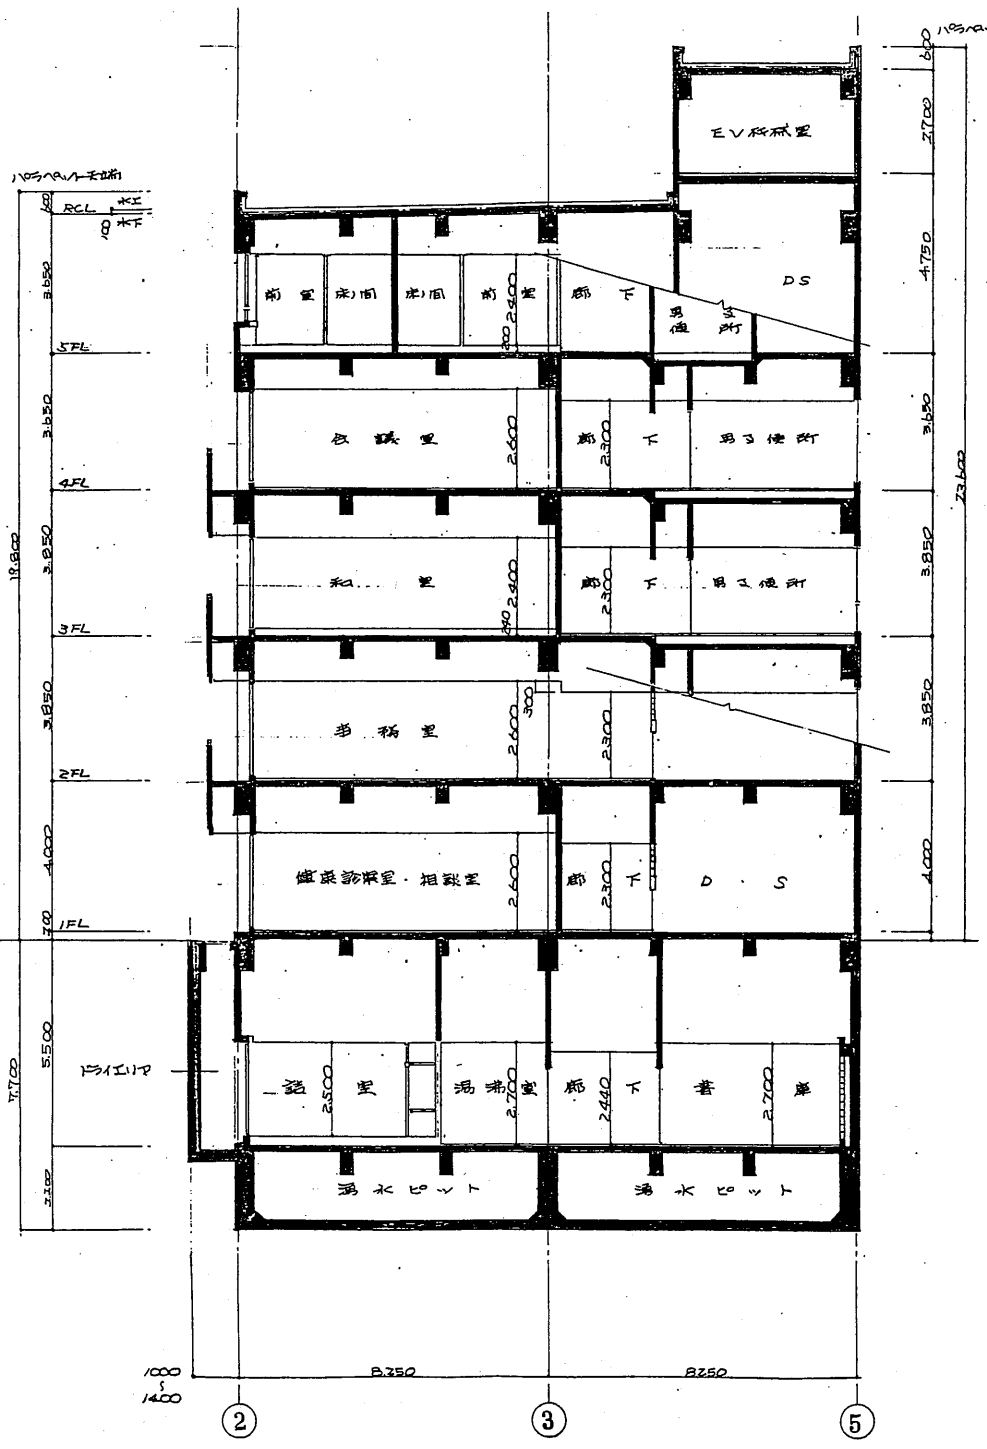

東側立面図

厚生会館


工事名	市役所本庁舎ほか3か所 建築基準法第12条定期点検業務委託			設計者資格氏名	級建築士登録第 号			課長	主査等	担当者	財政部 FM推進課
図面名称	立面図・断面図	図番	縮尺	作図	平成	年	月	日			

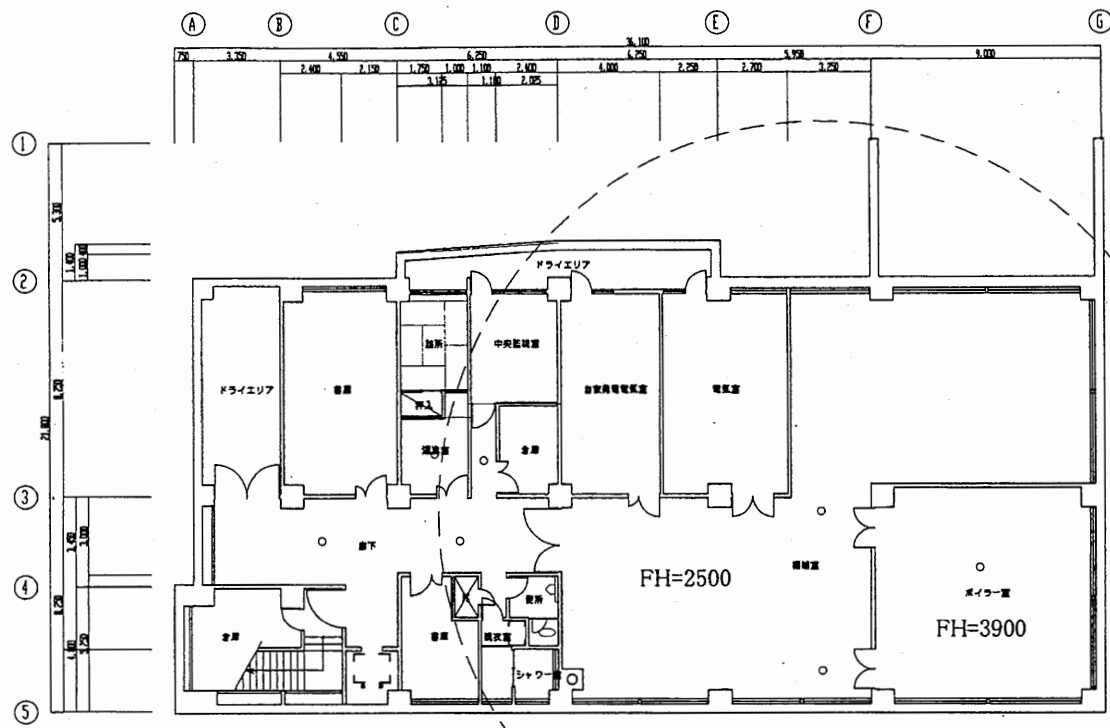


B1階平面図 S1:300

1F~5F
非常用照明:IL40w
地階
非常用照明:IL40w
一部 FL20w


凡例
FH=2600

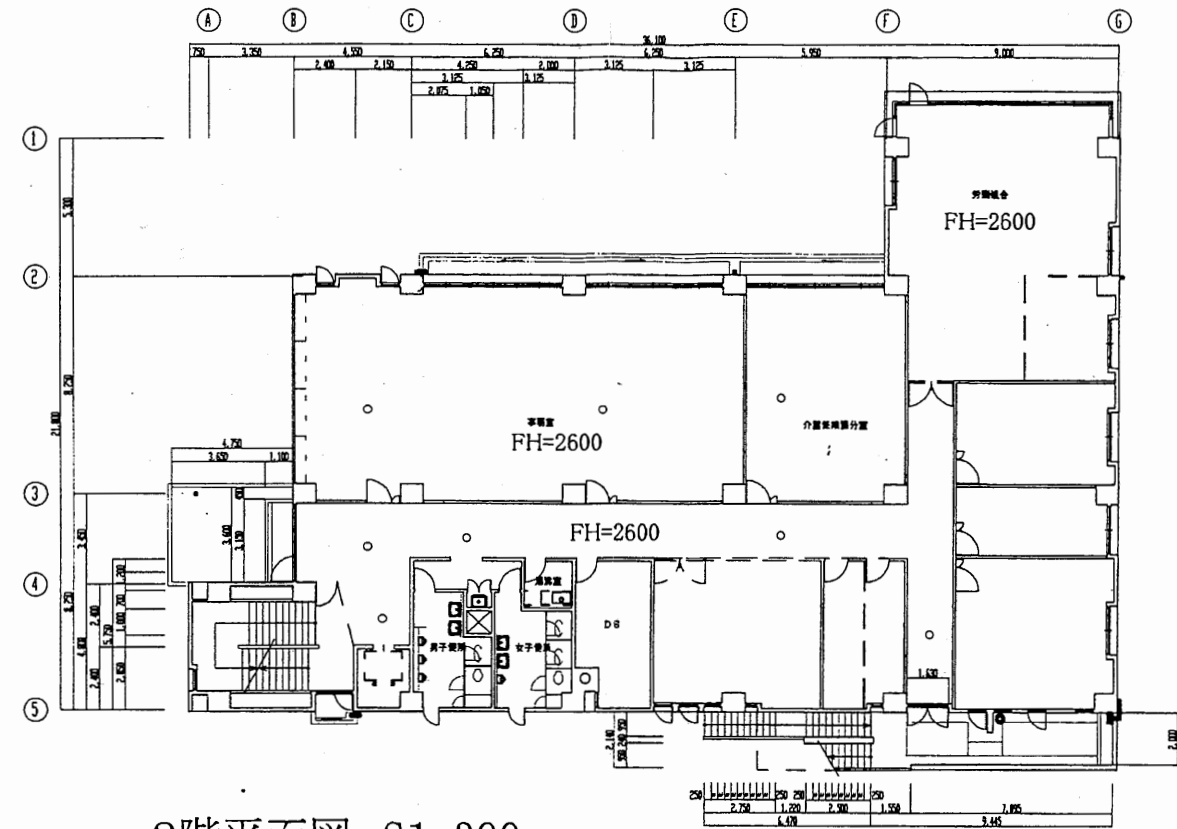

2階平面図 S1:300

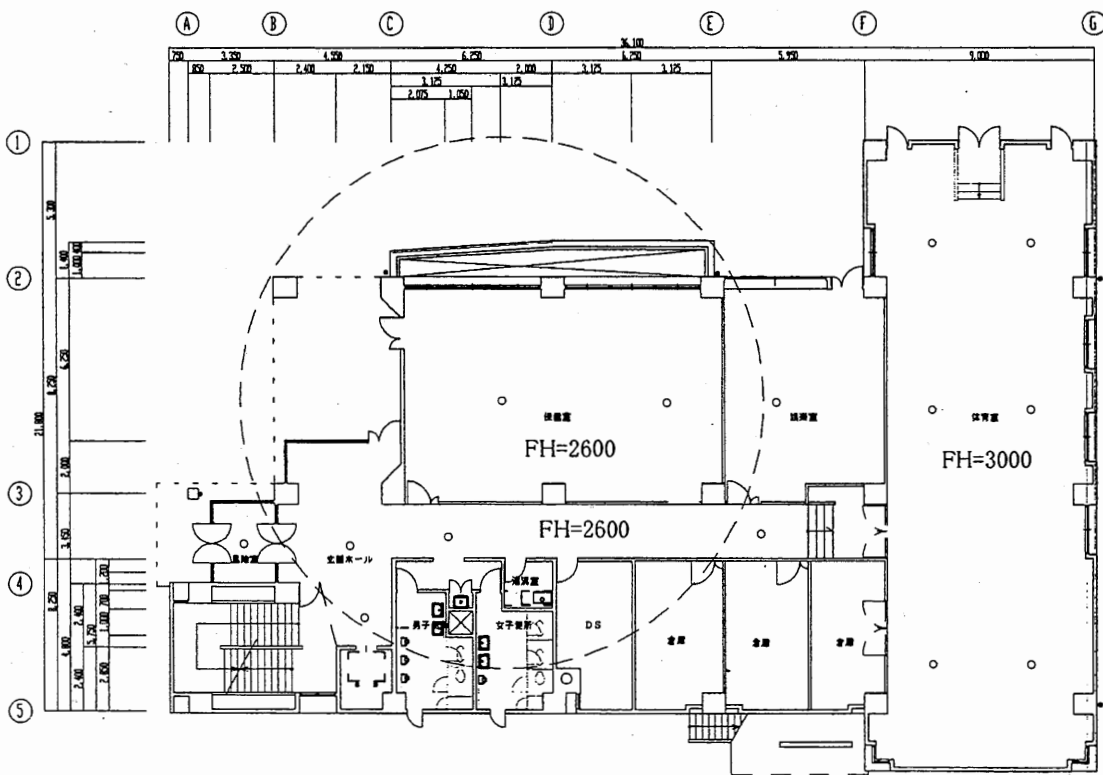


1階平面図 S1:300

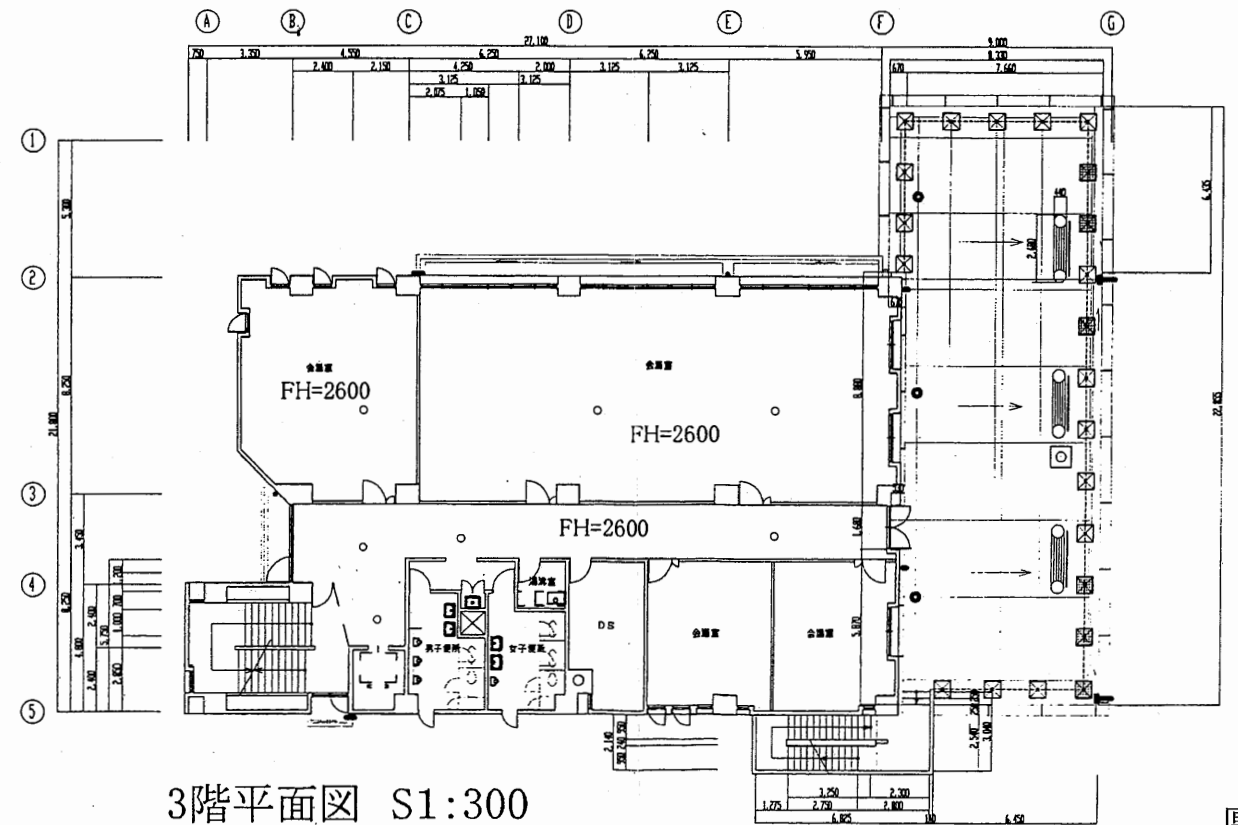


3階平面図 S1:300

厚生会館


工事名	市役所本庁舎ほか3か所 建築基準法第12条定期点検業務委託			設計者資格 氏名	級建築士登録第 _____ 号			課長	主査等	担当者	財政部 FM推進課
図面名称	非常用照明	図番	縮尺	1:300	作図	平成	年	月	日		

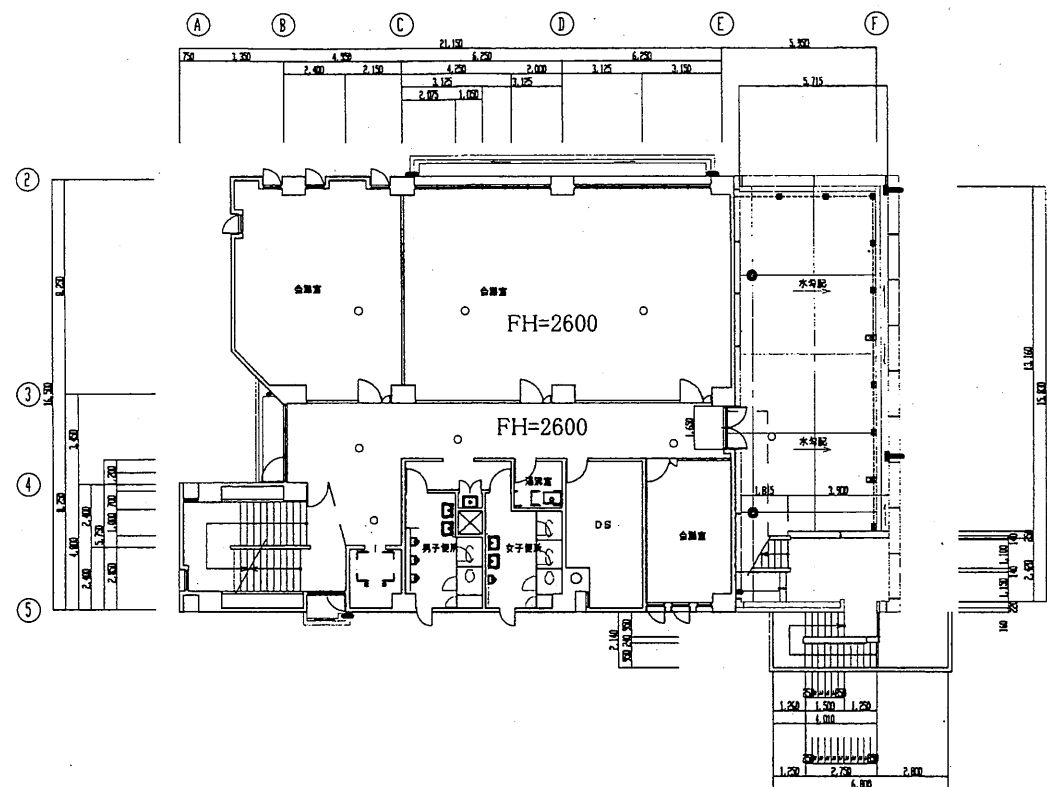


4階平面図 S1:300

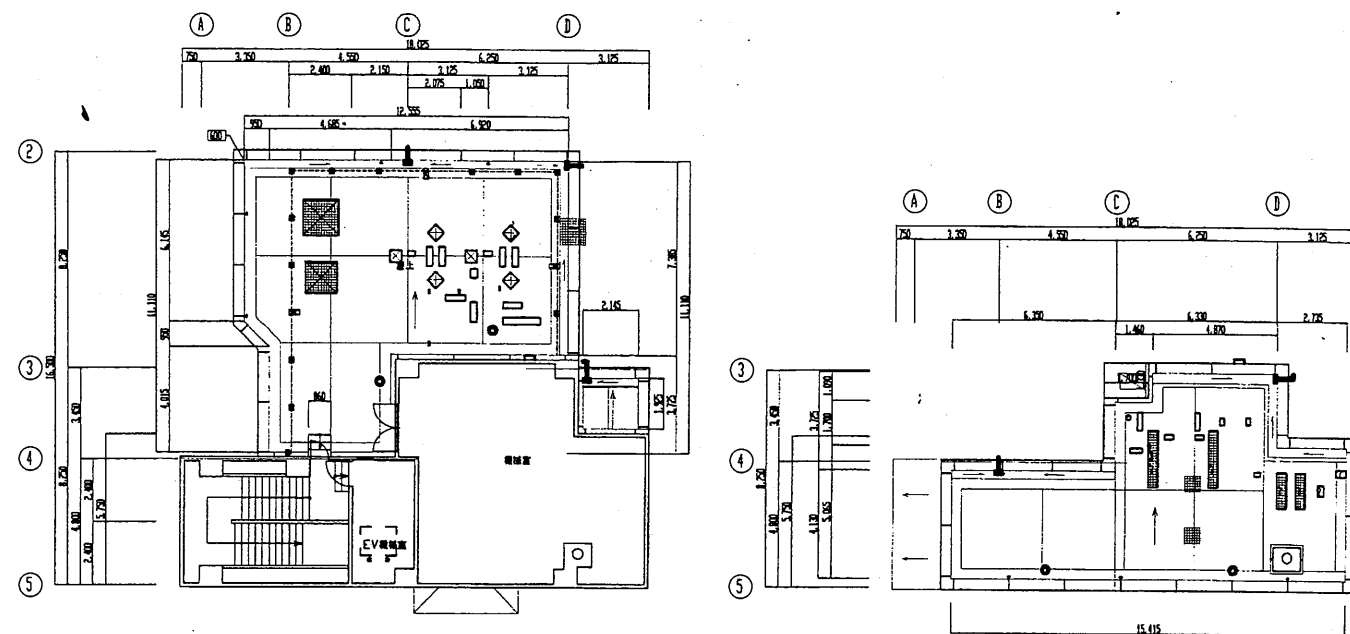

R階平面図 S1:300

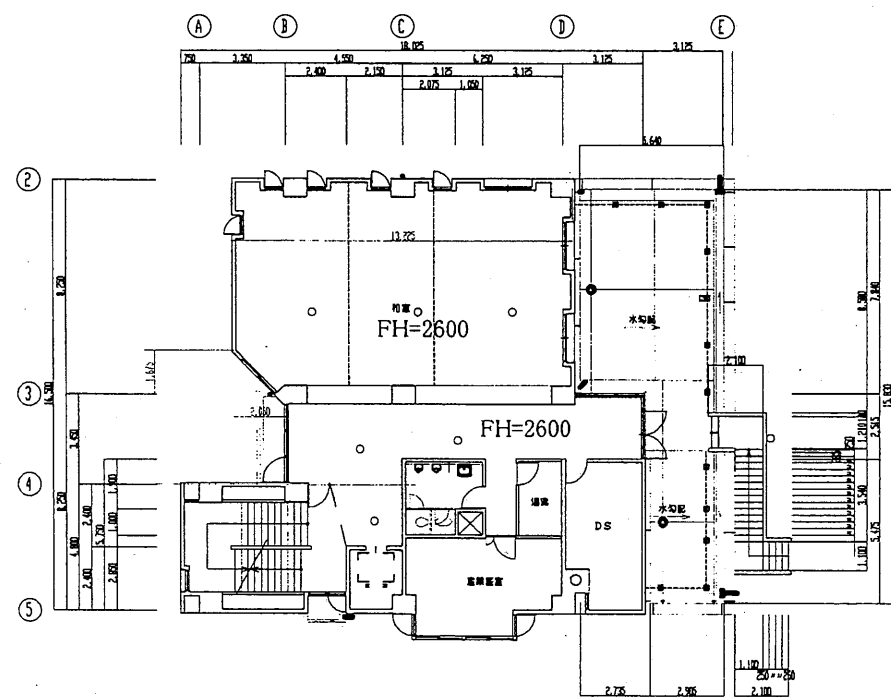

5階平面図 S1:300

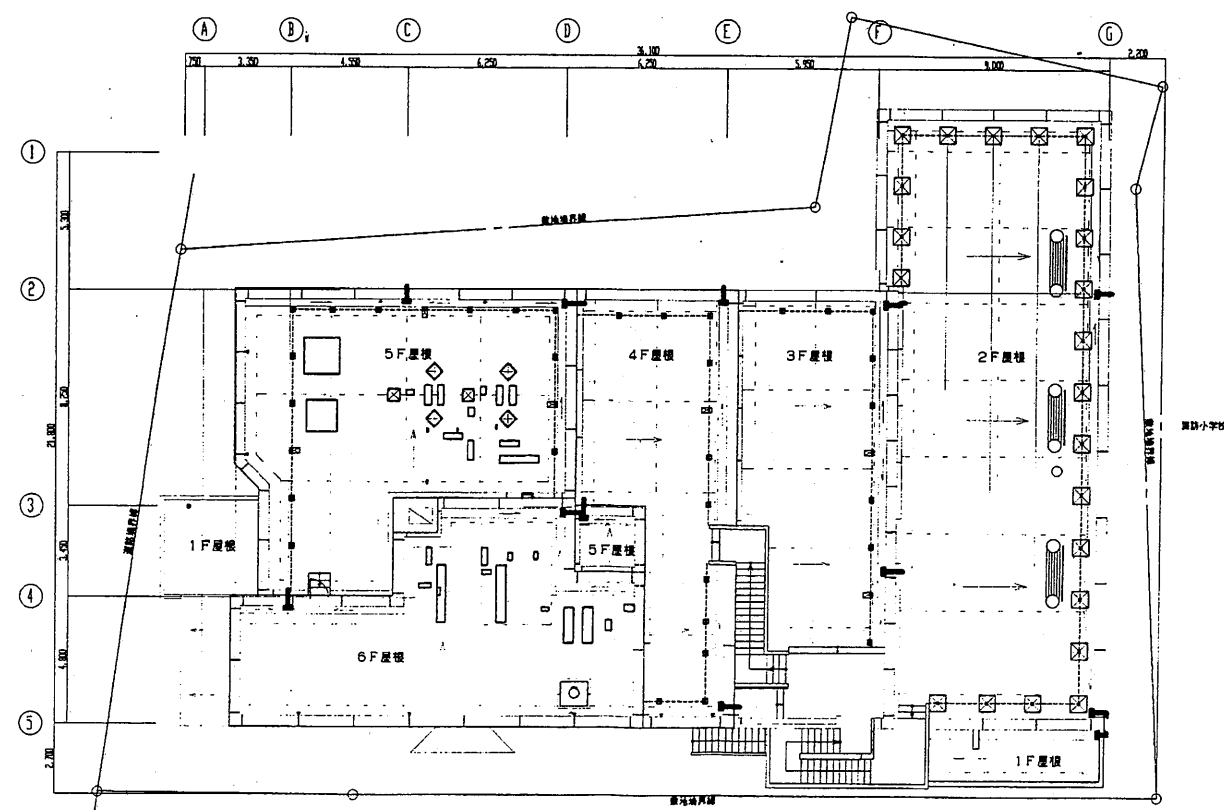


R階平面図 S1:300

厚生会館

工事名	市役所本庁舎ほか3か所 建築基準法第12条定期点検業務委託			設計者資格 氏名	級建築士登録第 号			課長	主査等	担当者	財政部 FM推進課
図面名称	非常用照明	図番	縮尺	1:300	作図	平成 年 月 日					


記号	名称	仕様	数量	単位	備考
CP-1	冷水機	東芝	1	台	
CP-2	冷水機	東芝	1	台	
...

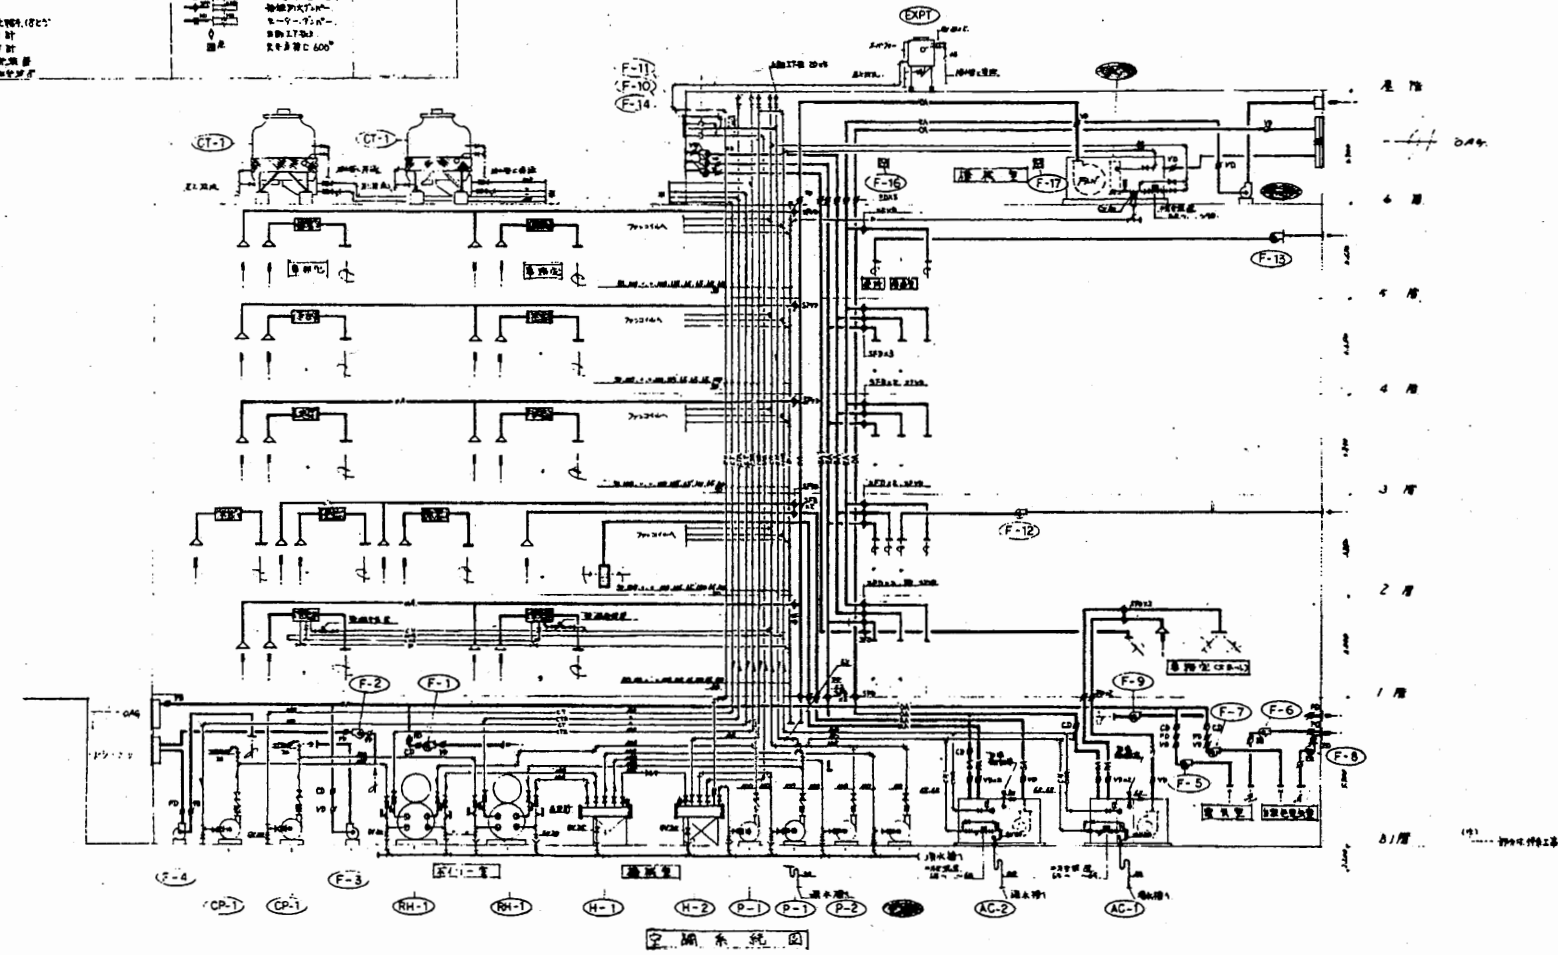

系統図

厚生会館


工事名	市役所本庁舎ほか3か所 建築基準法第12条定期点検業務委託			設計者資格 氏名	級建築士登録第 号		課長	主査等	担当者	財政部 FM推進課
図面名称	設備図	図番	縮尺	作図	平成	年 月 日				

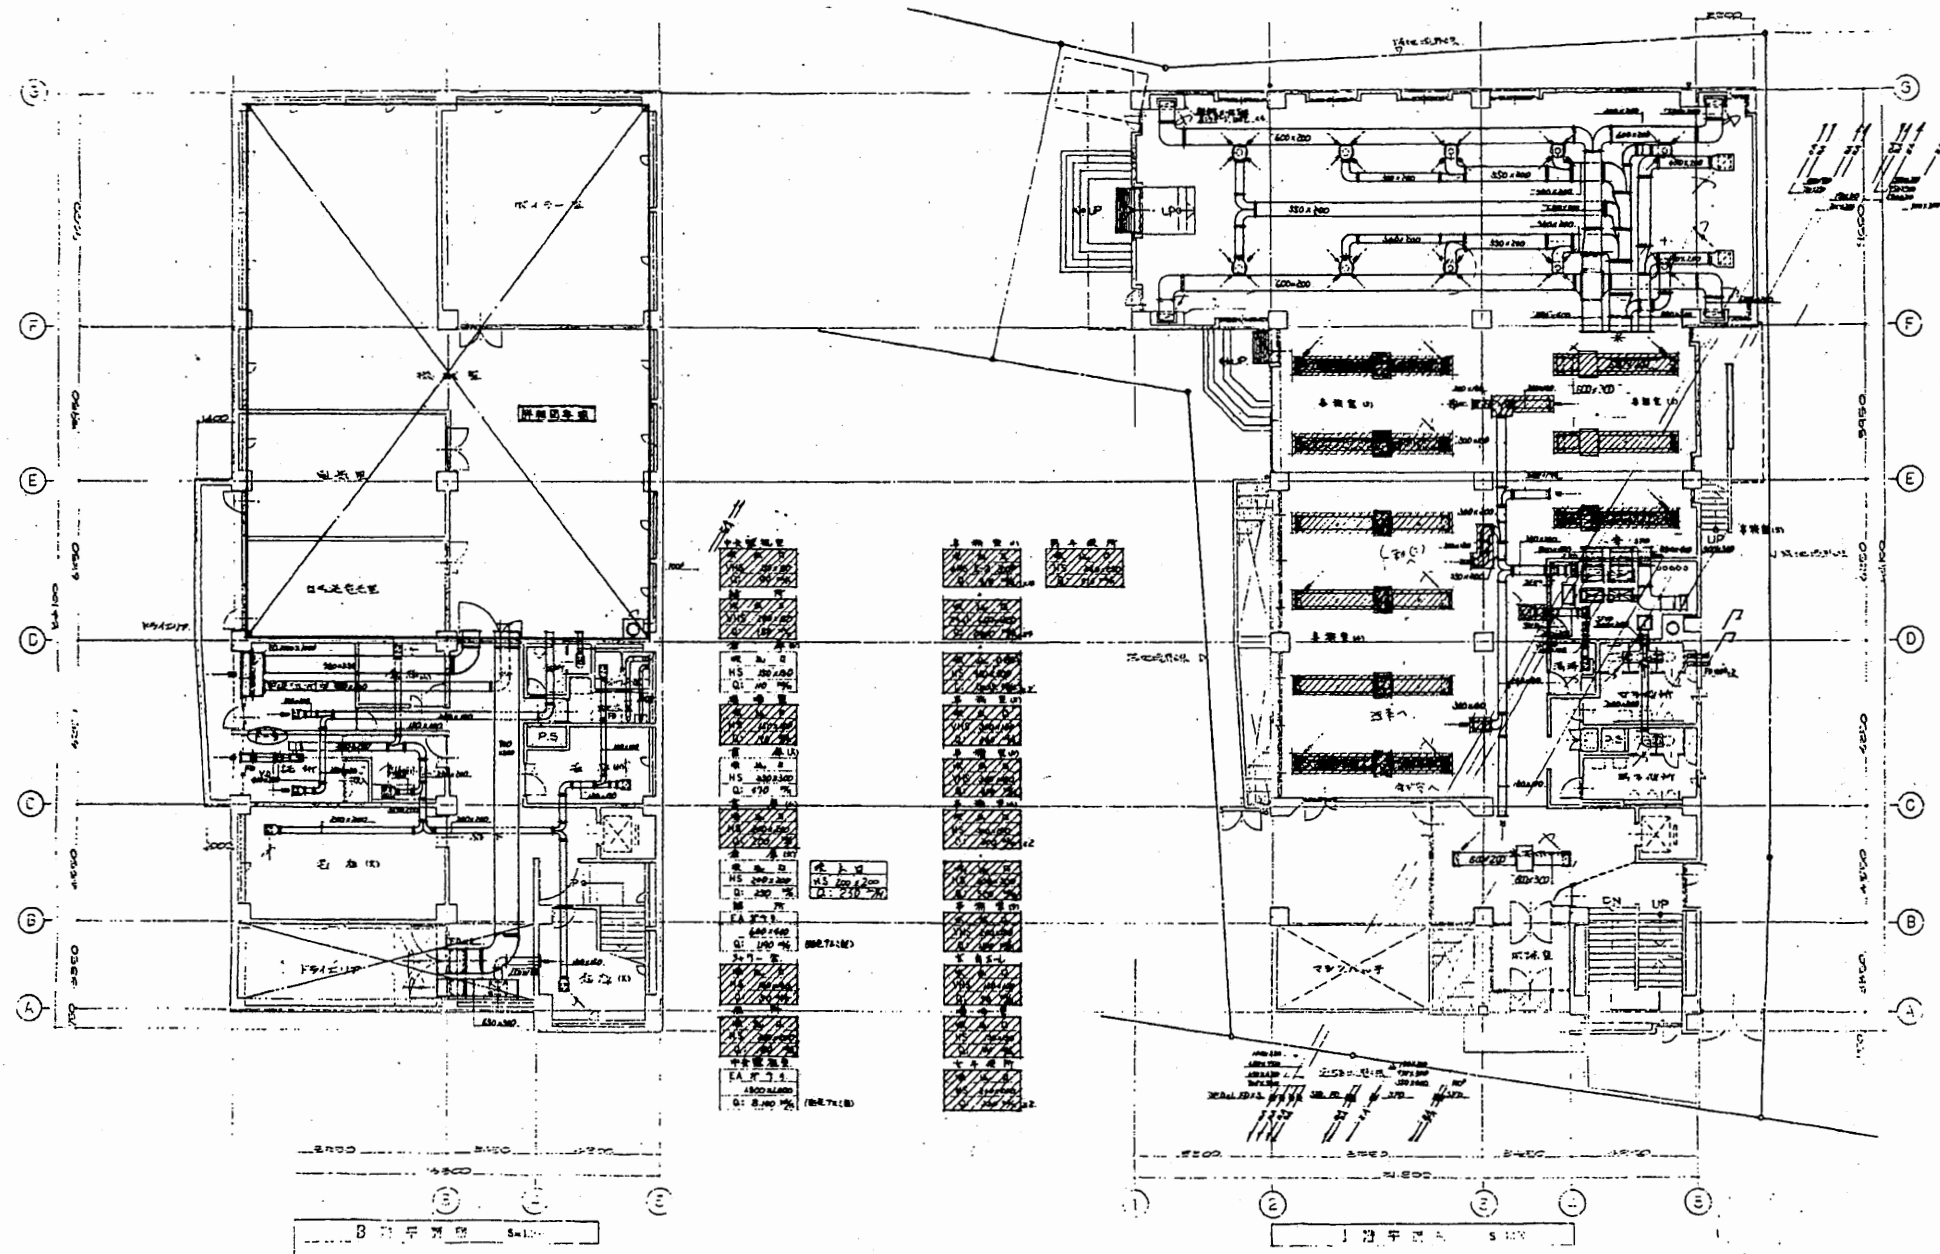

B1・1階平面図

厚生会館


工事名	市役所本庁舎ほか3か所 建築基準法第12条定期点検業務委託			設計者資格 氏名	級建築士登録第 号		課長	主査等	担当者	財政部 FM推進課
図面名称	設備図	図番	縮尺	作図	平成	年 月 日				

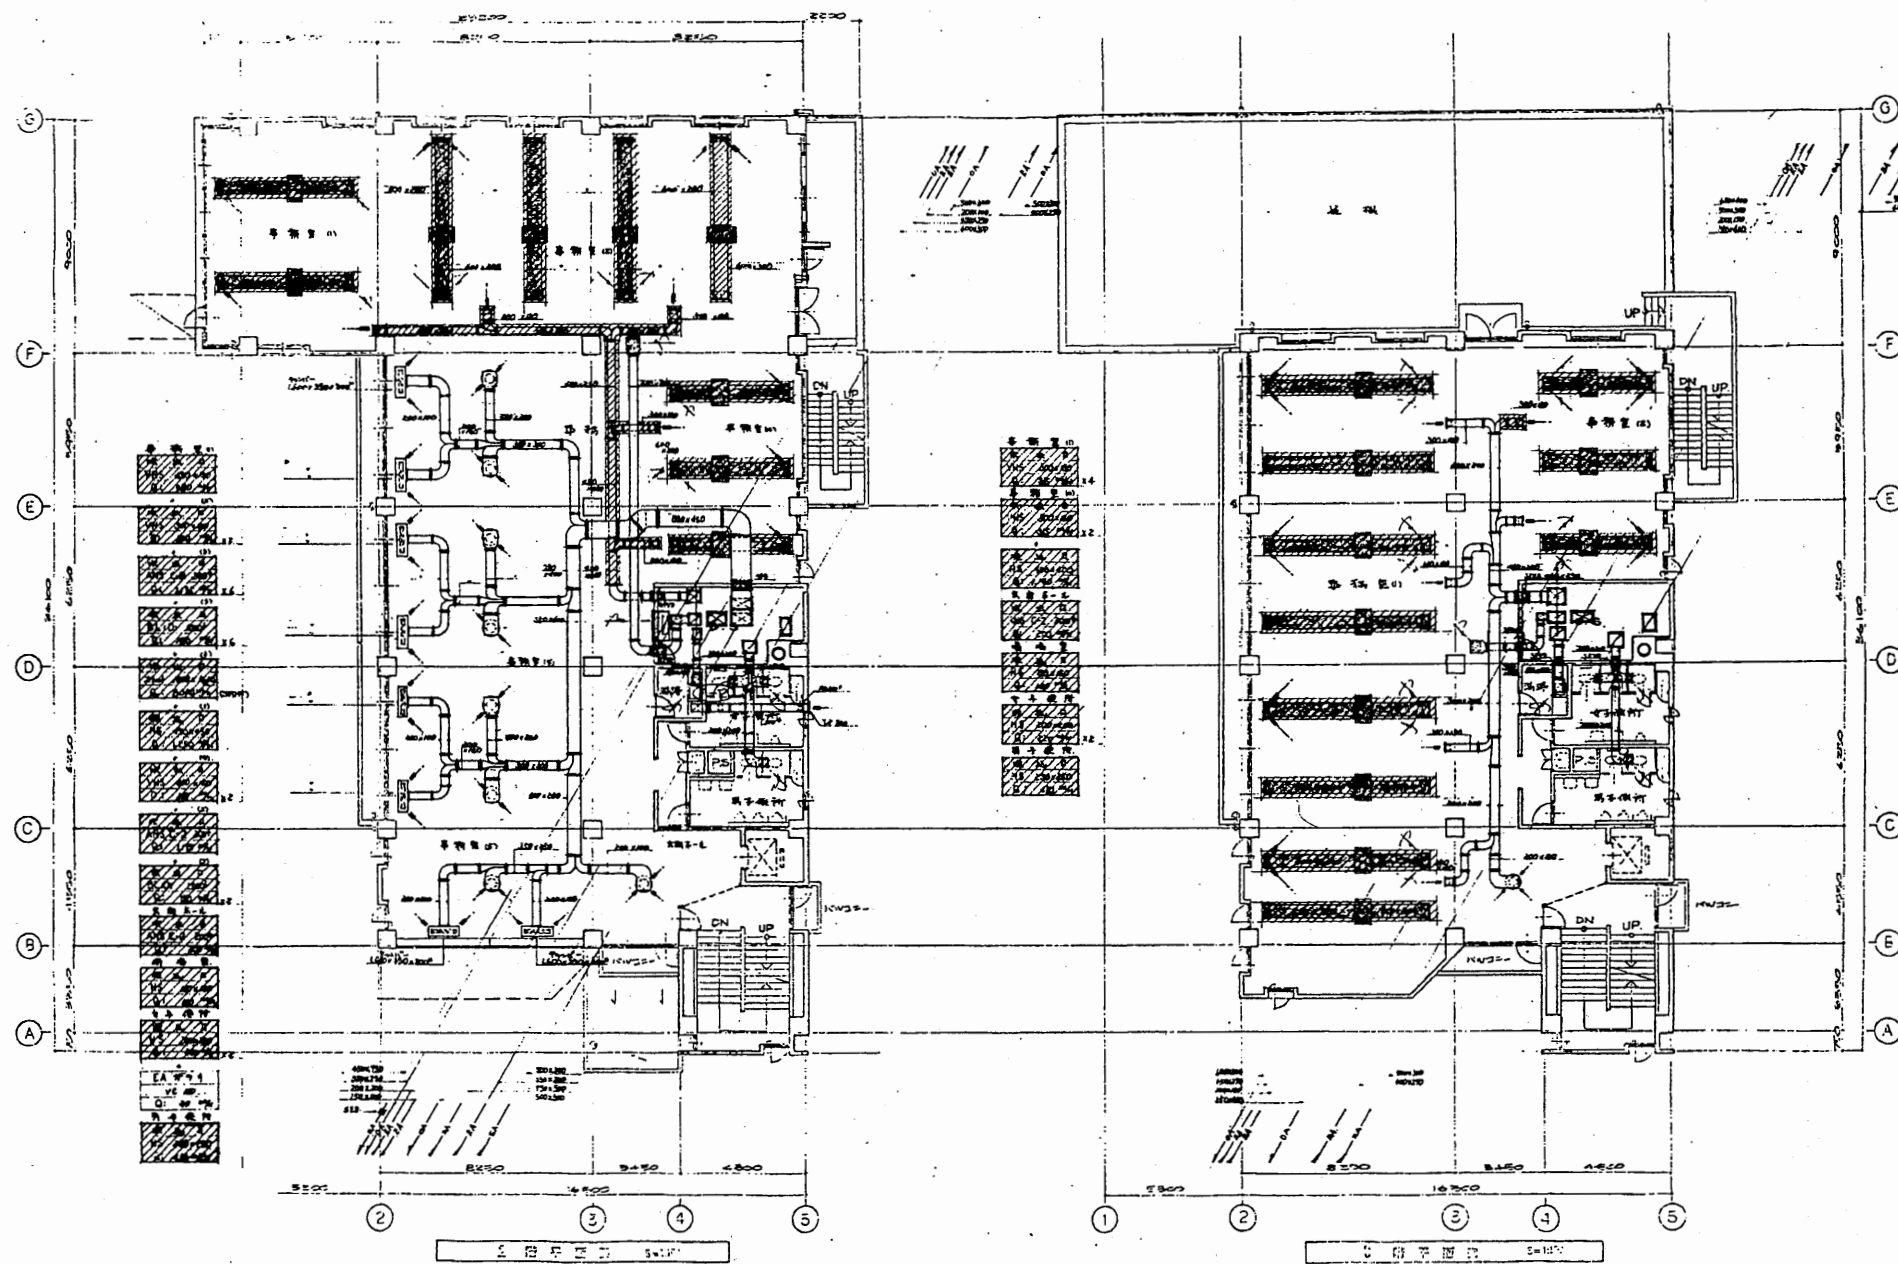

2階・3階平面図

厚生会館


工事名	市役所本庁舎ほか3か所 建築基準法第12条定期点検業務委託			設計者資格 氏名	級建築士登録第 号		課長	主査等	担当者	財政部 FM推進課
図面名称	設備図	図番	縮尺	作図	平成	年 月 日				

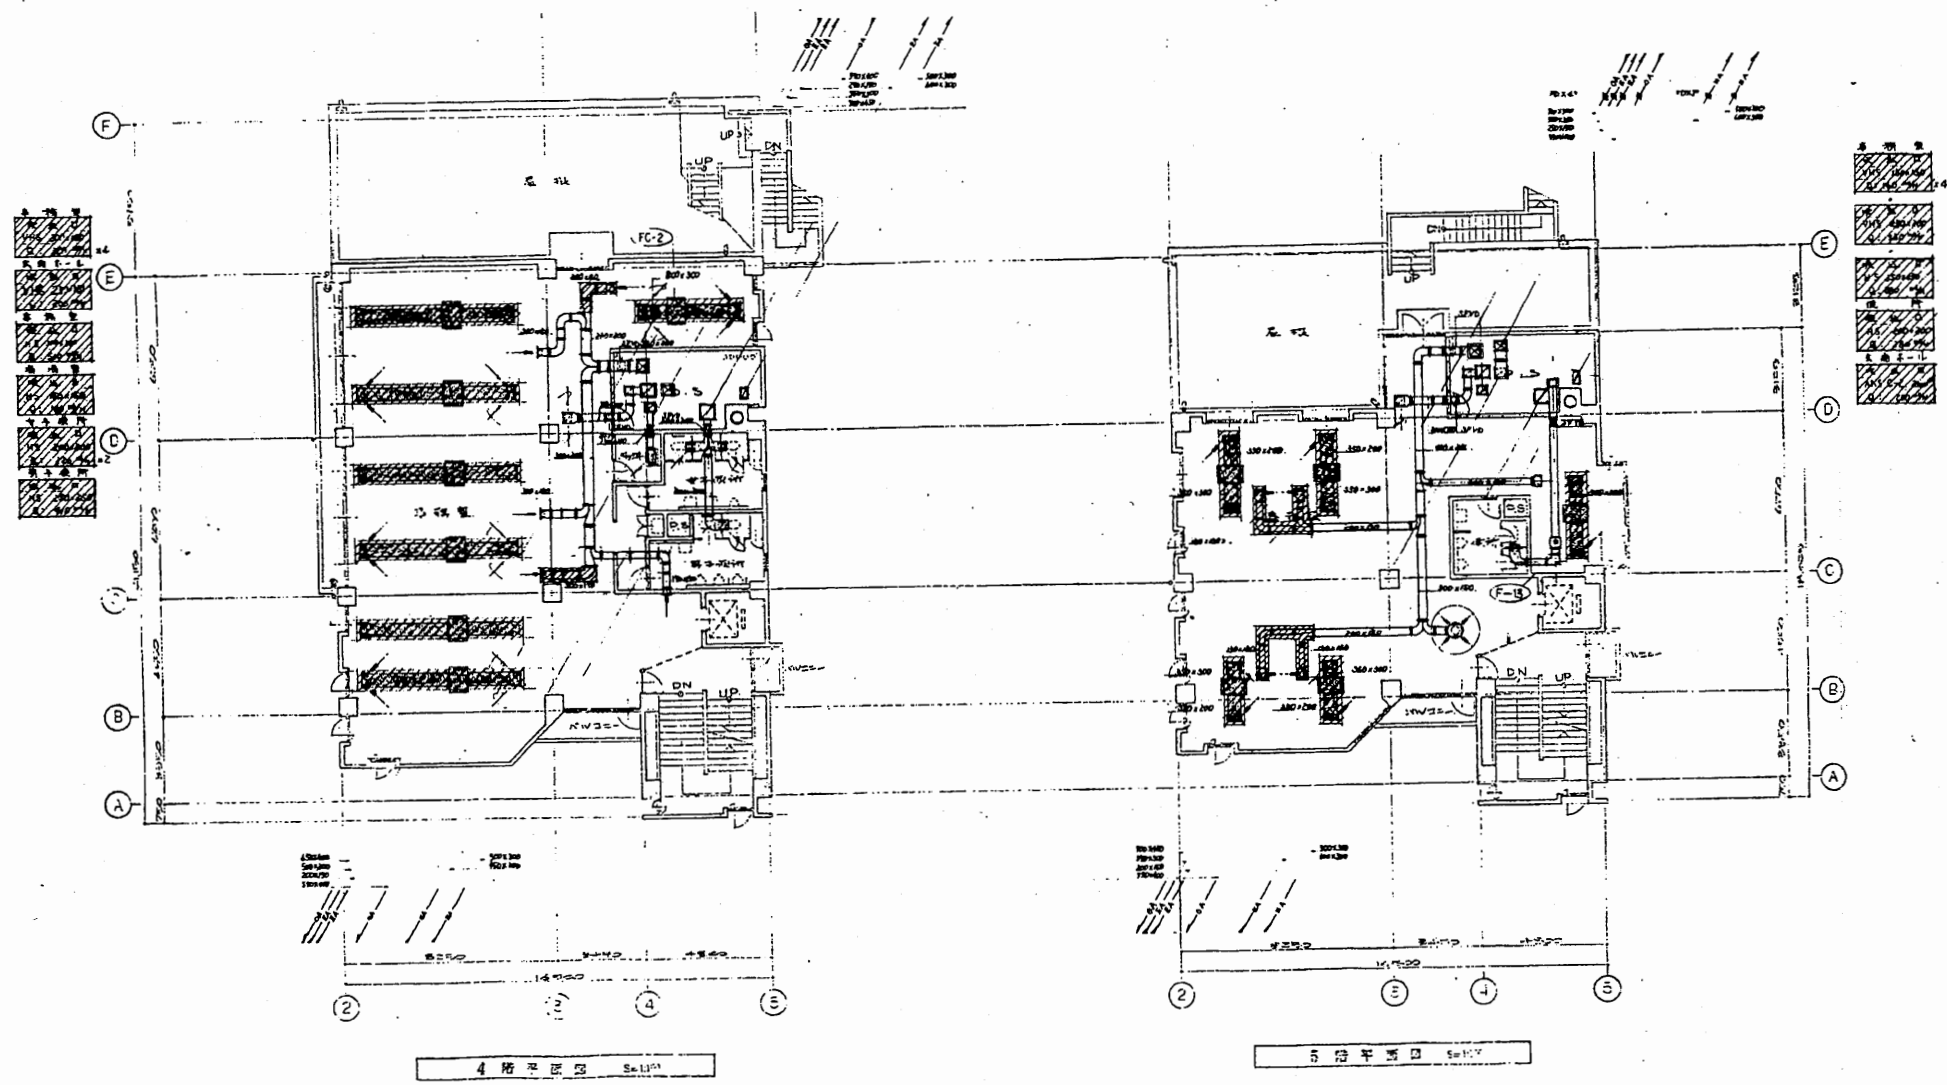

4階・5階平面図

厚生会館

工事名	市役所本庁舎ほか3か所 建築基準法第12条定期点検業務委託			設計者資格 氏名	級建築士登録第 _____ 号		課長	主査等	担当者	財政部 FM推進課
図面名称	設備図	図番	縮尺	作図	平成	年 月 日				

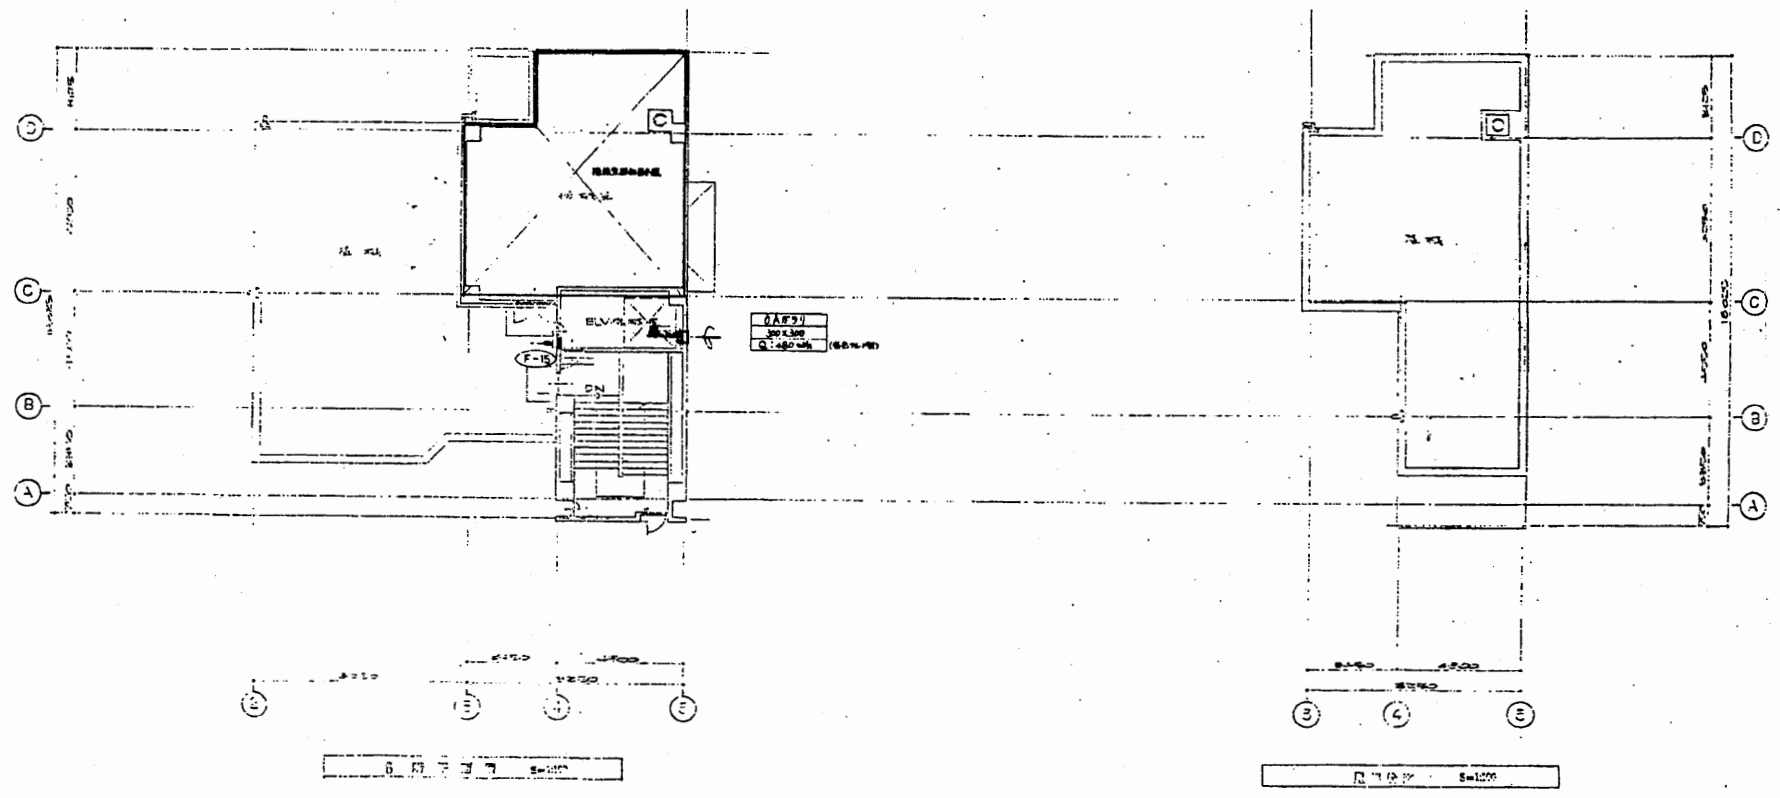

6階・屋階平面図

厚生会館

工事名	市役所本庁舎ほか3か所 建築基準法第12条定期点検業務委託			設計者資格 氏名	級建築士登録第 号			課長	主査等	担当者	財政部 FM推進課
図面名称	設備図	図番		縮尺	作図	平成 年 月 日					