


配置図

追浜行政C


工事名	追浜行政センターほか9か所建築基準法第12条定期点検業務委託		設計者資格 氏名	級建築士登録第 号		課長	主査等	担当者	横須賀市 財政部 FM推進課
図面名称	案内図・配置図	図番	縮尺	作図	平成 年 月 日				

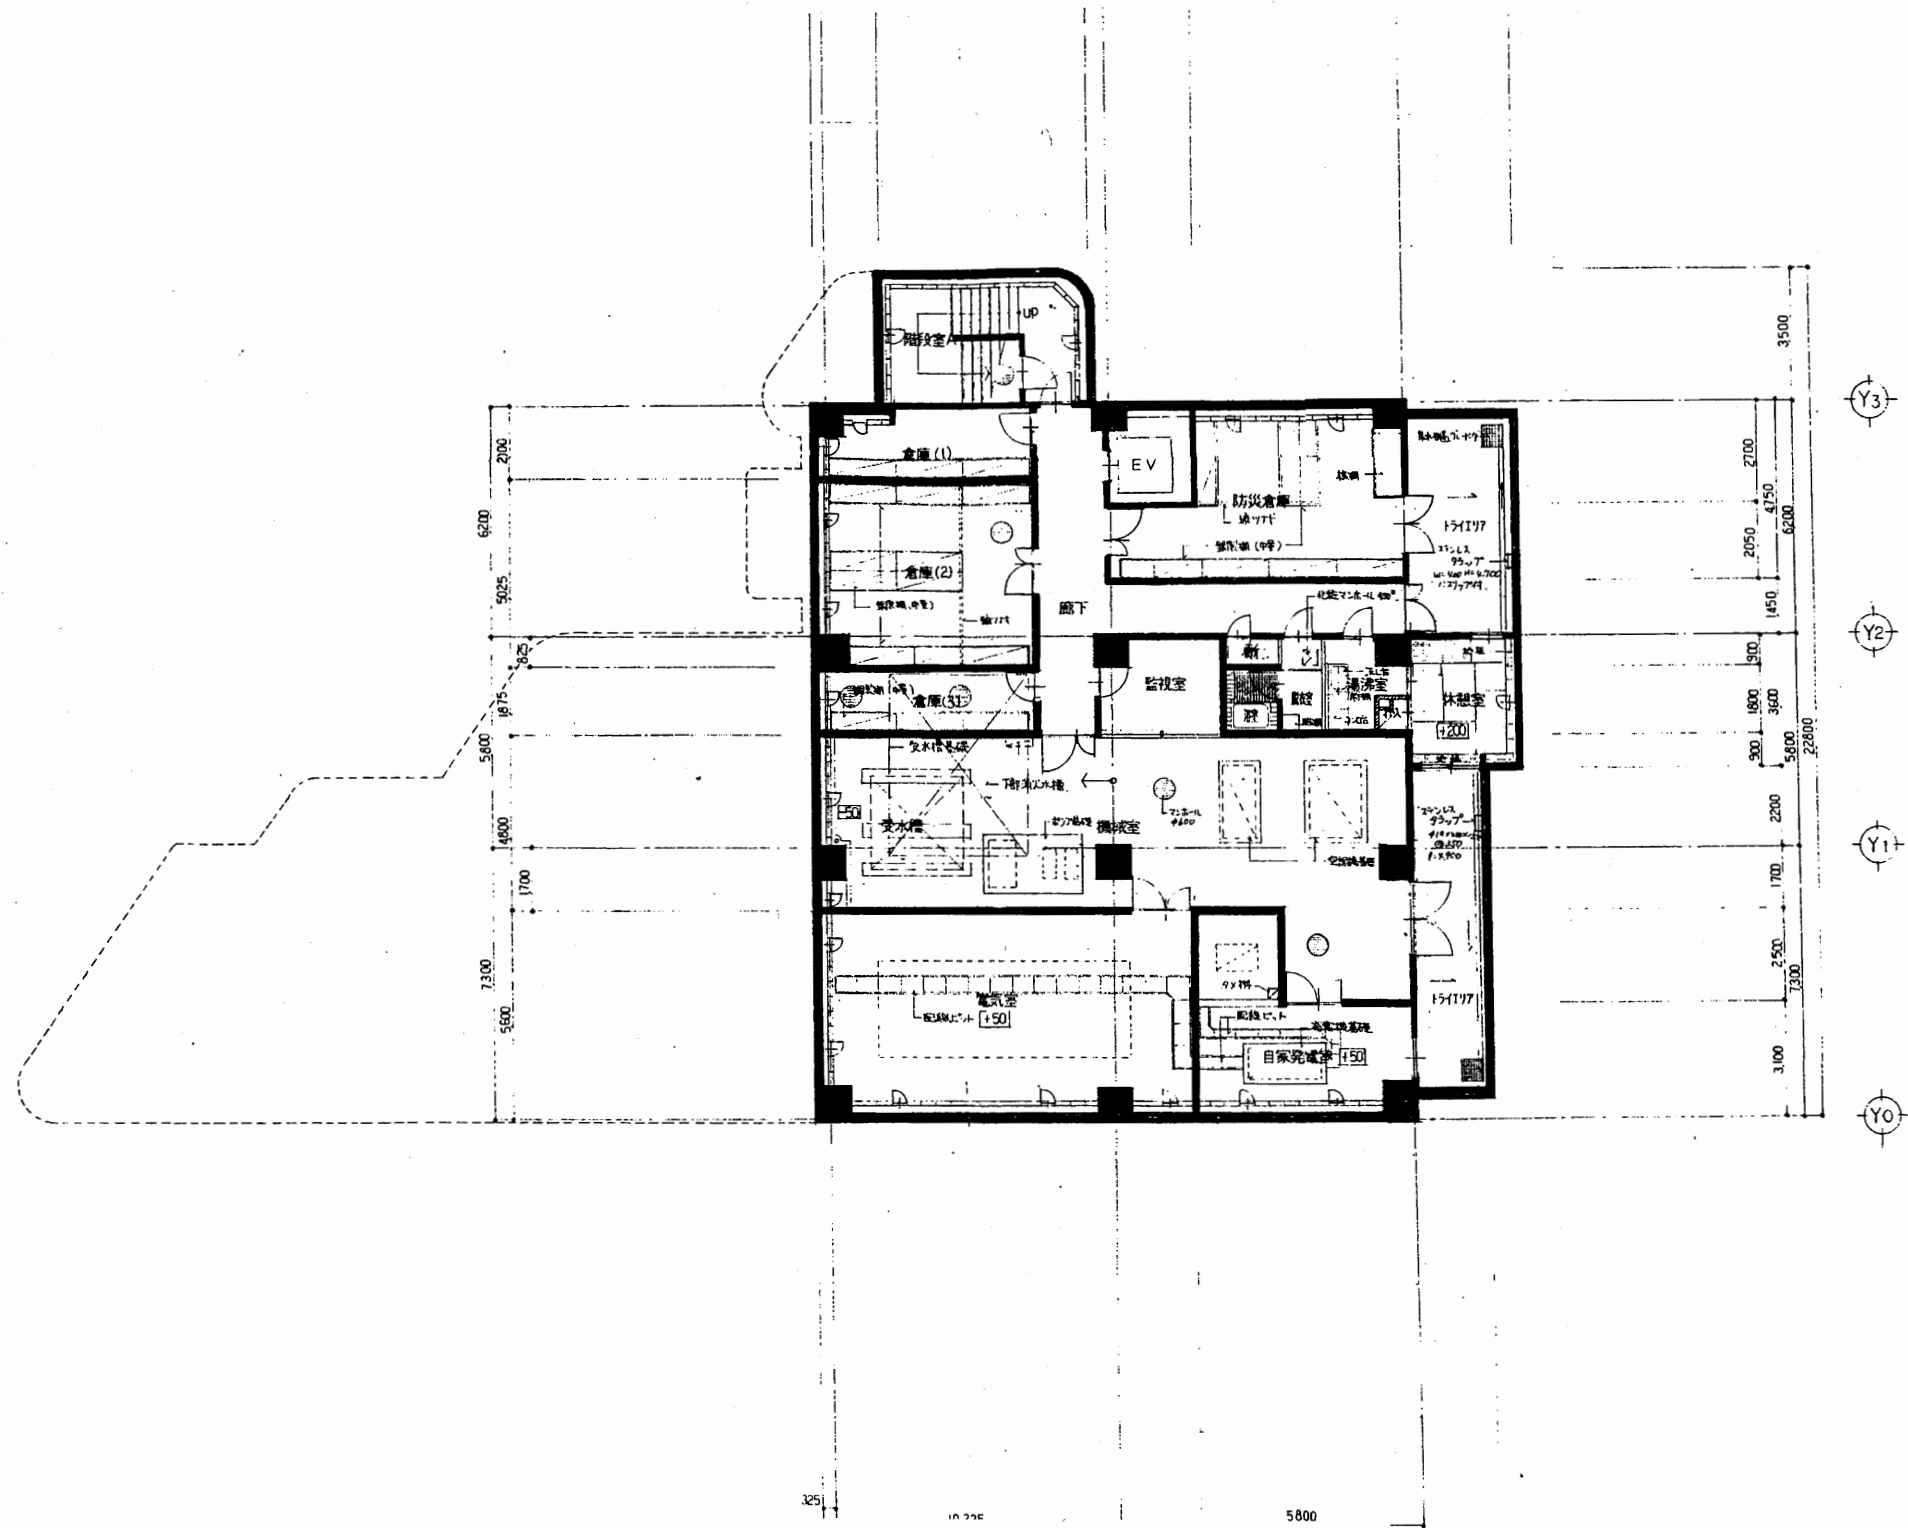

地階平面図 S 1:200

追浜行政C


工事名	追浜行政センターほか9か所建築基準法第12条定期点検業務委託		設計者資格 氏名	級建築士登録第 号		課長	主査等	担当者	横須賀市 財政部 FM推進課
図面名称	地階平面図	図番	縮尺	S 1:200	作図	平成	年	月	

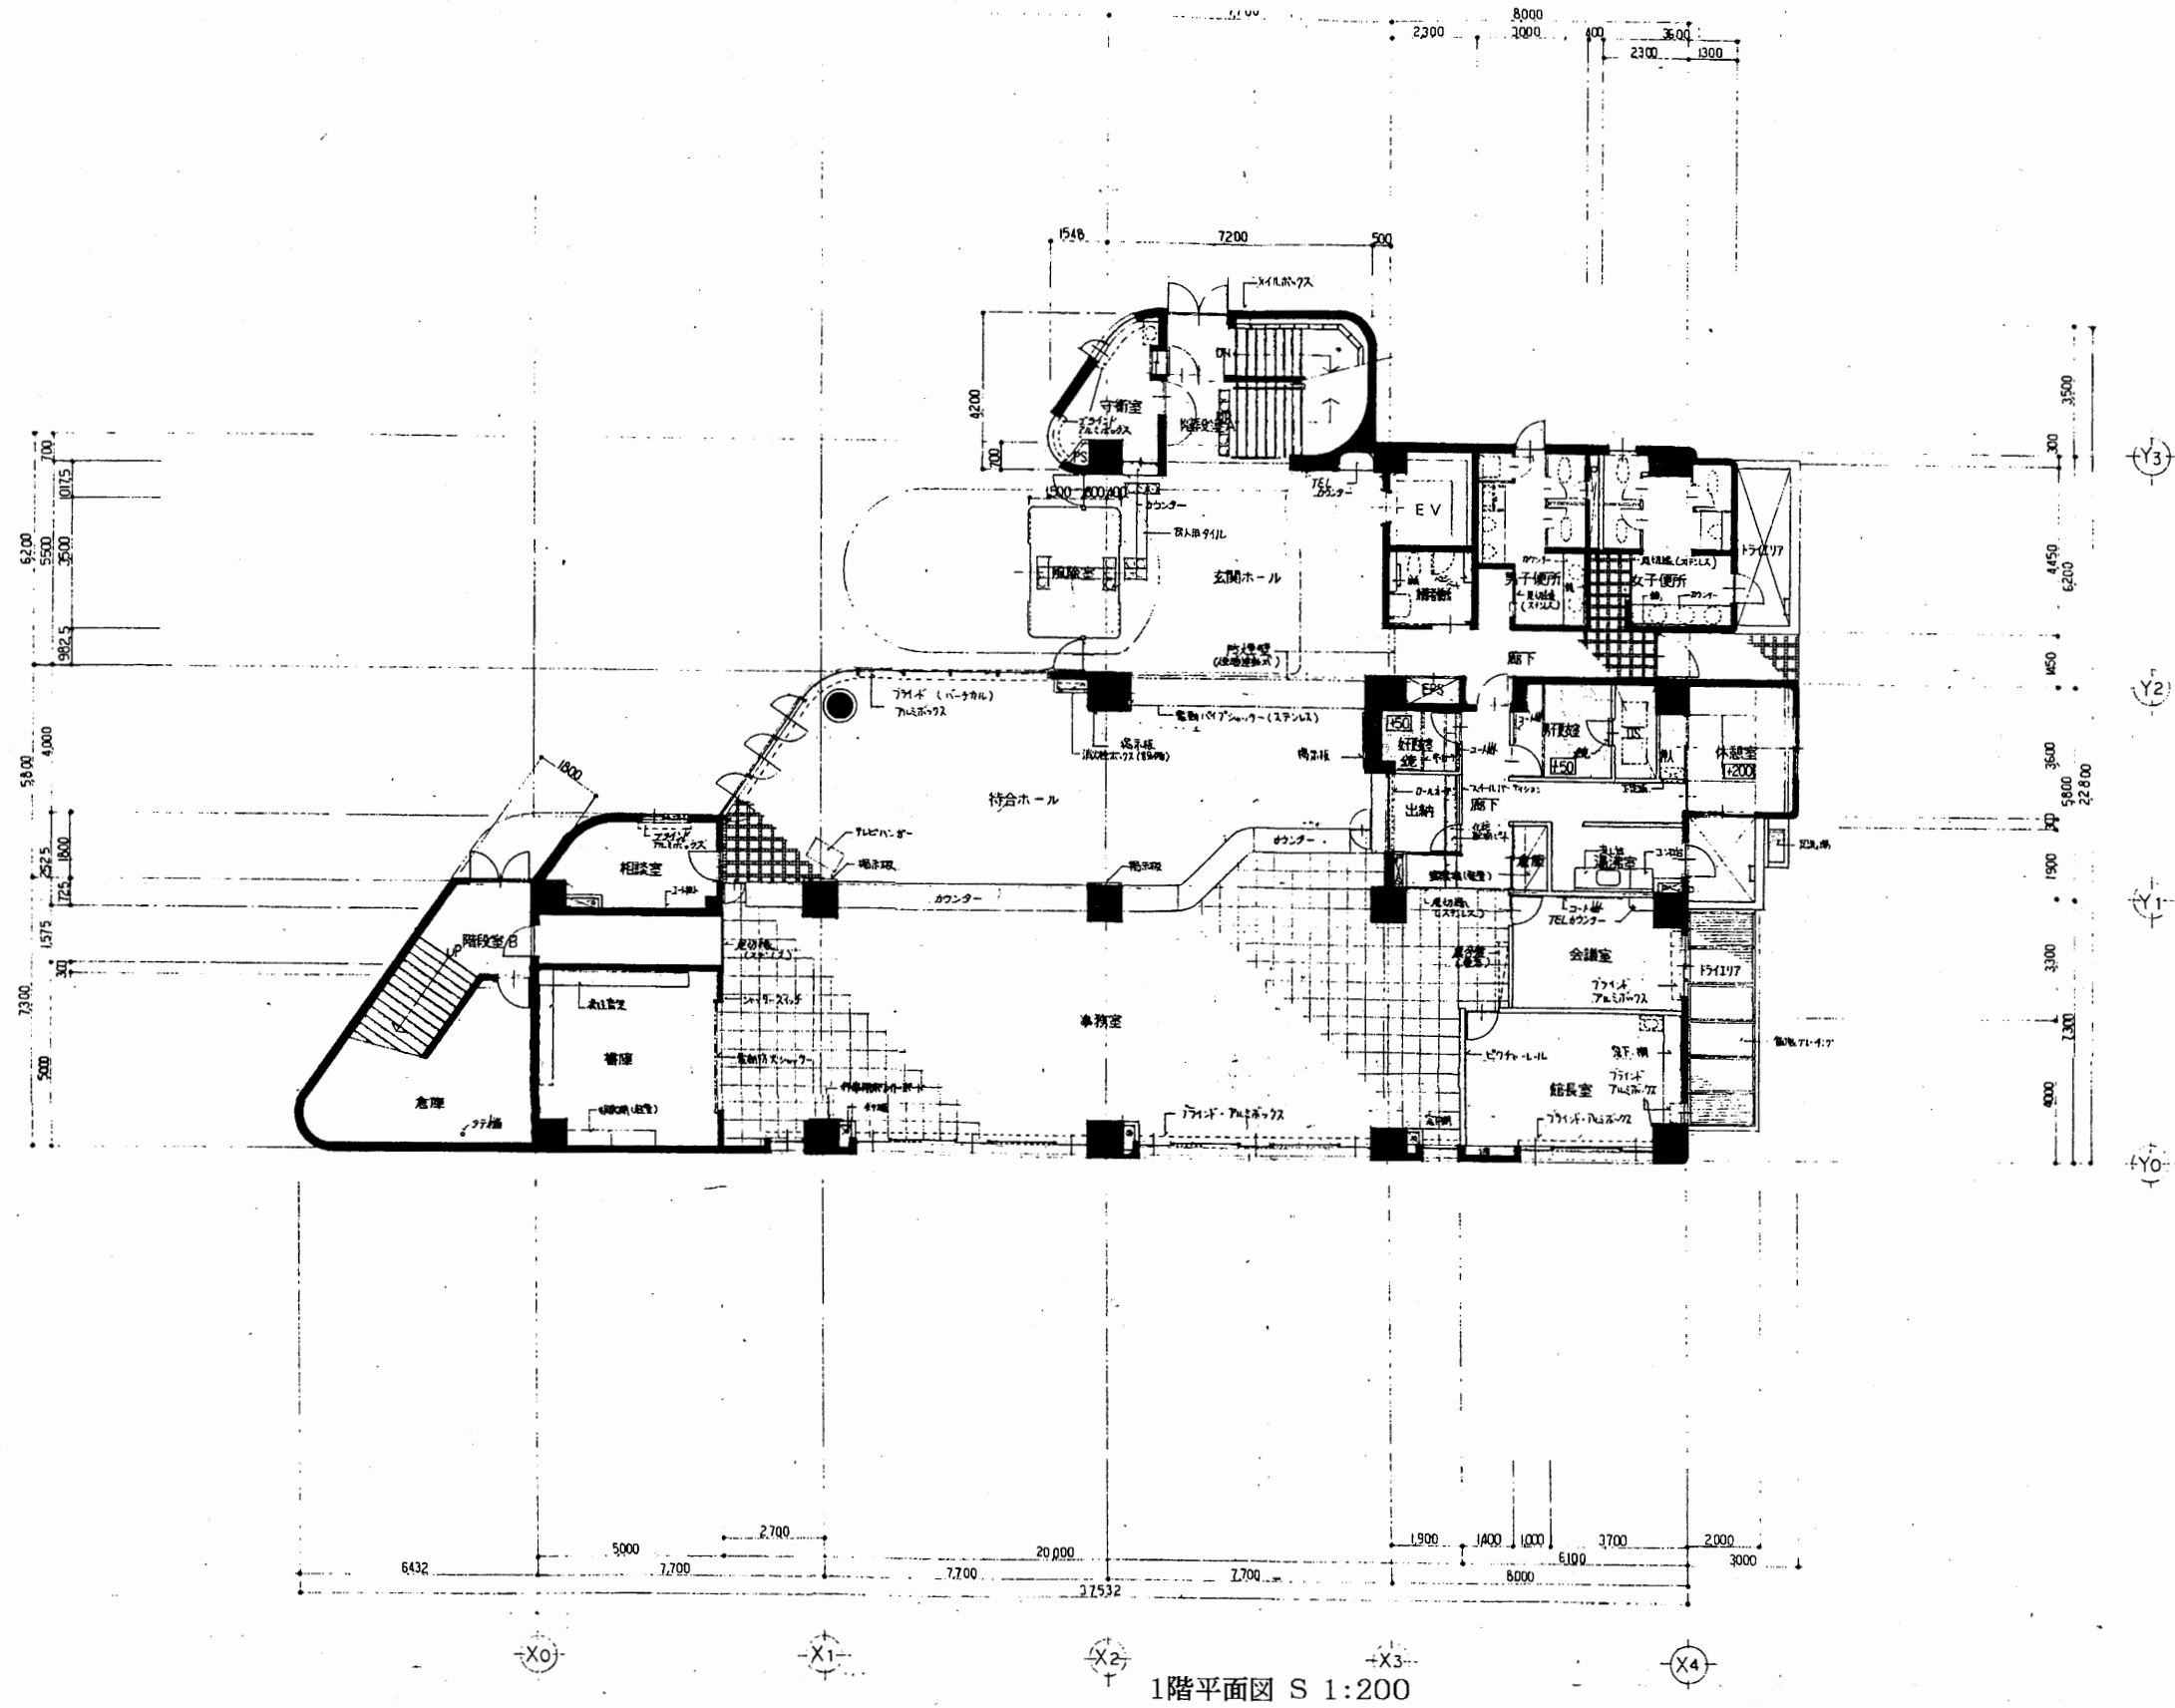

1階平面図 S 1:200

追浜行政C


工事名	追浜行政センターほか9か所建築基準法第12条定期点検業務委託		設計者資格 氏名	級建築士登録第 _____ 号		課長	主査等	担当者	横須賀市 財政部 FM推進課
図面名称	1階平面図	図番	縮尺	S 1:200	作図	平成	年	月	

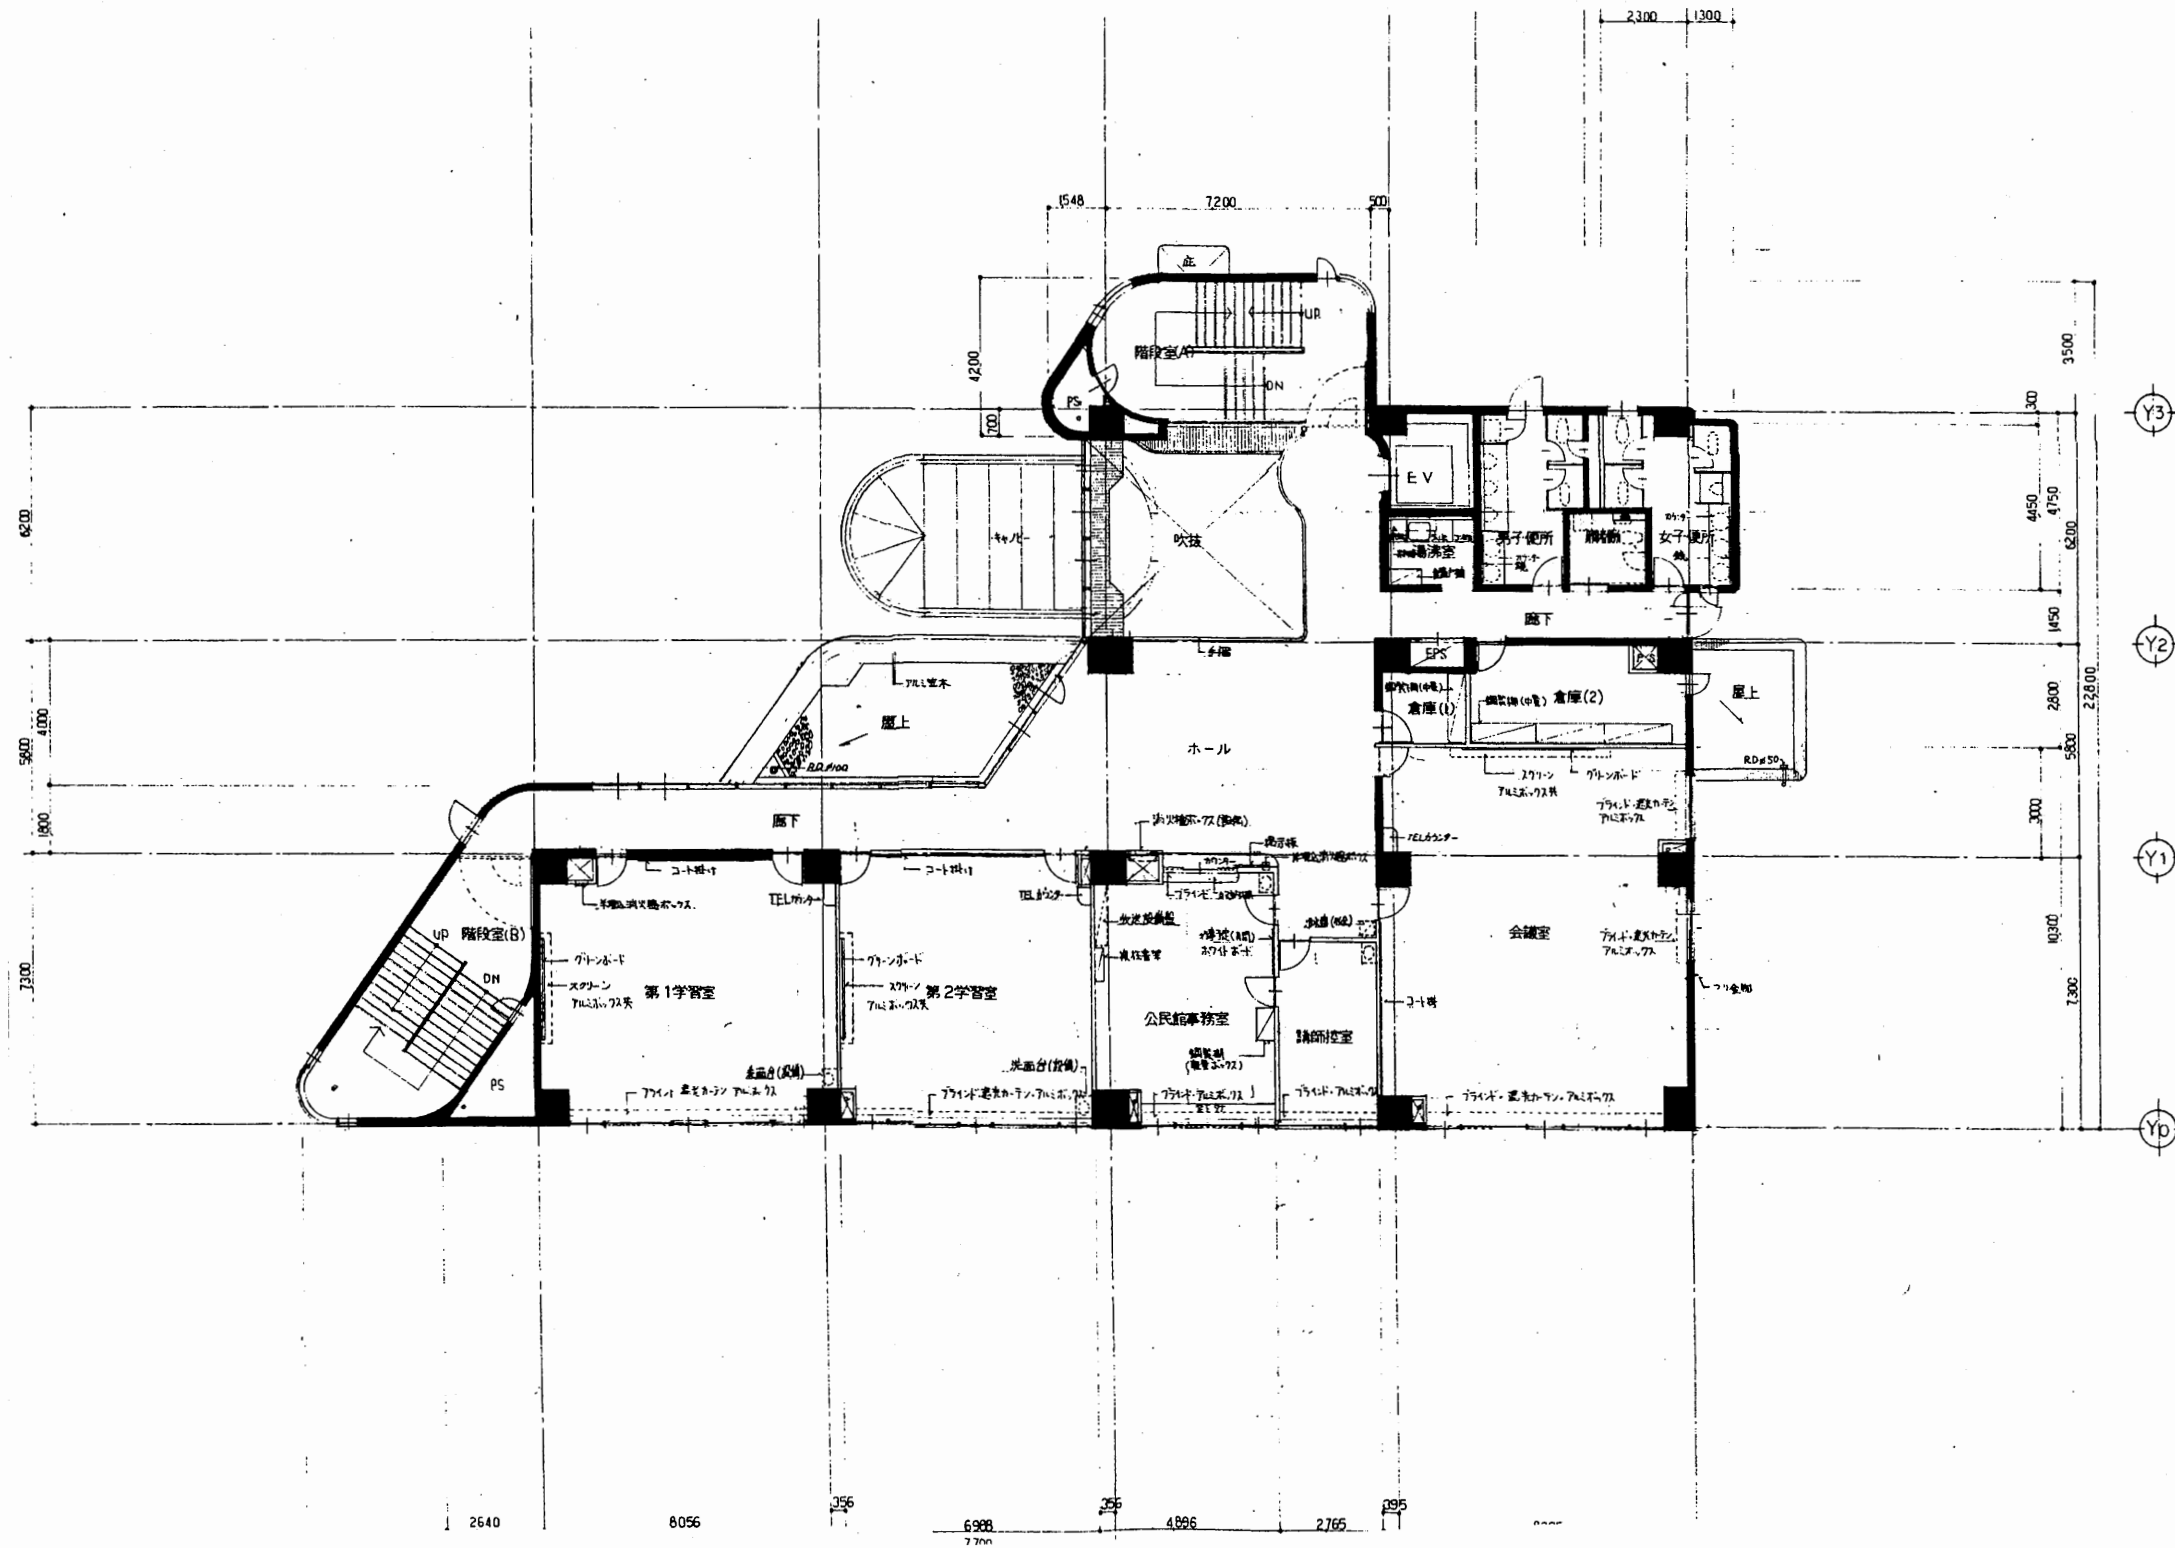

2階平面図 S 1:200

追浜行政C


工事名	追浜行政センターほか9か所建築基準法第12条定期点検業務委託			設計者資格 氏名	級建築士登録第 号		課長	主査等	担当者	横須賀市 財政部 FM推進課
図面名称	2階平面図	図番	縮尺	S 1:200	作図	平成 年 月 日				

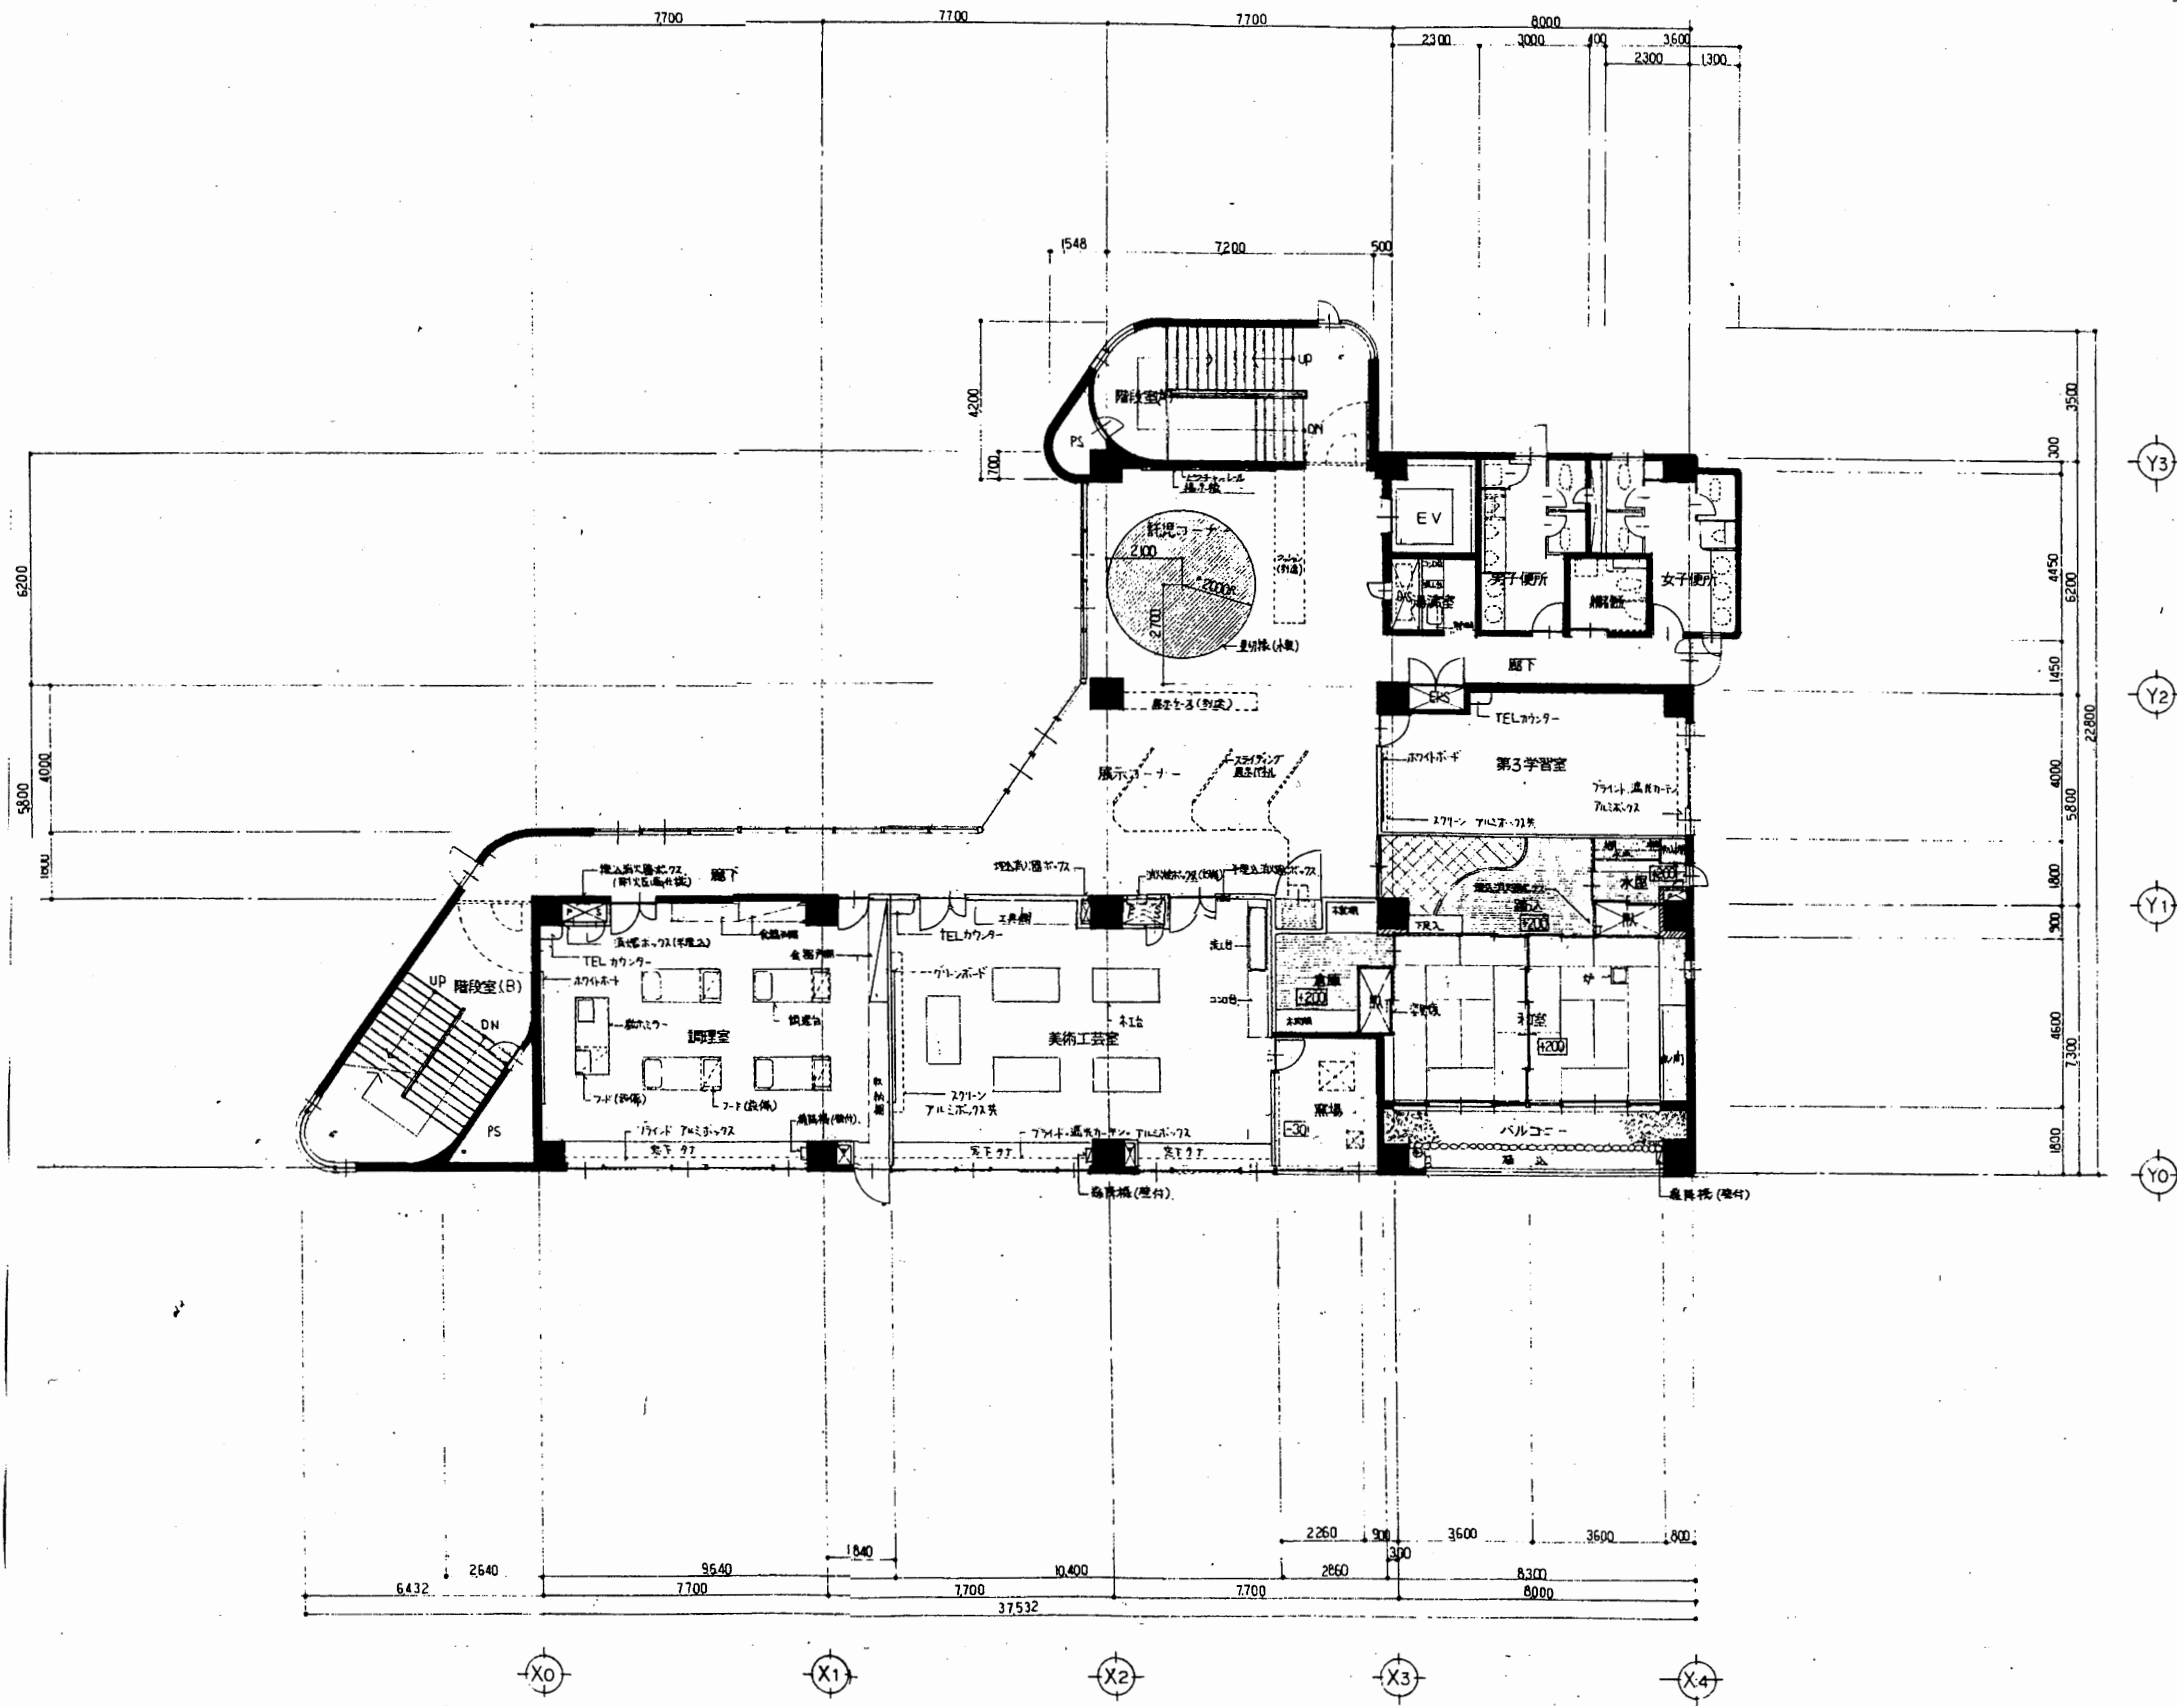

3階平面図 S 1:200

追浜行政C


工事名	追浜行政センターほか9か所建築基準法第12条定期点検業務委託			設計者資格 氏名	級建築士登録第 号			課長	主査等	担当者	横須賀市 財政部 FM推進課
図面名称	3階平面図	図番	縮尺	S 1:200	作図	平成	年	月	日		

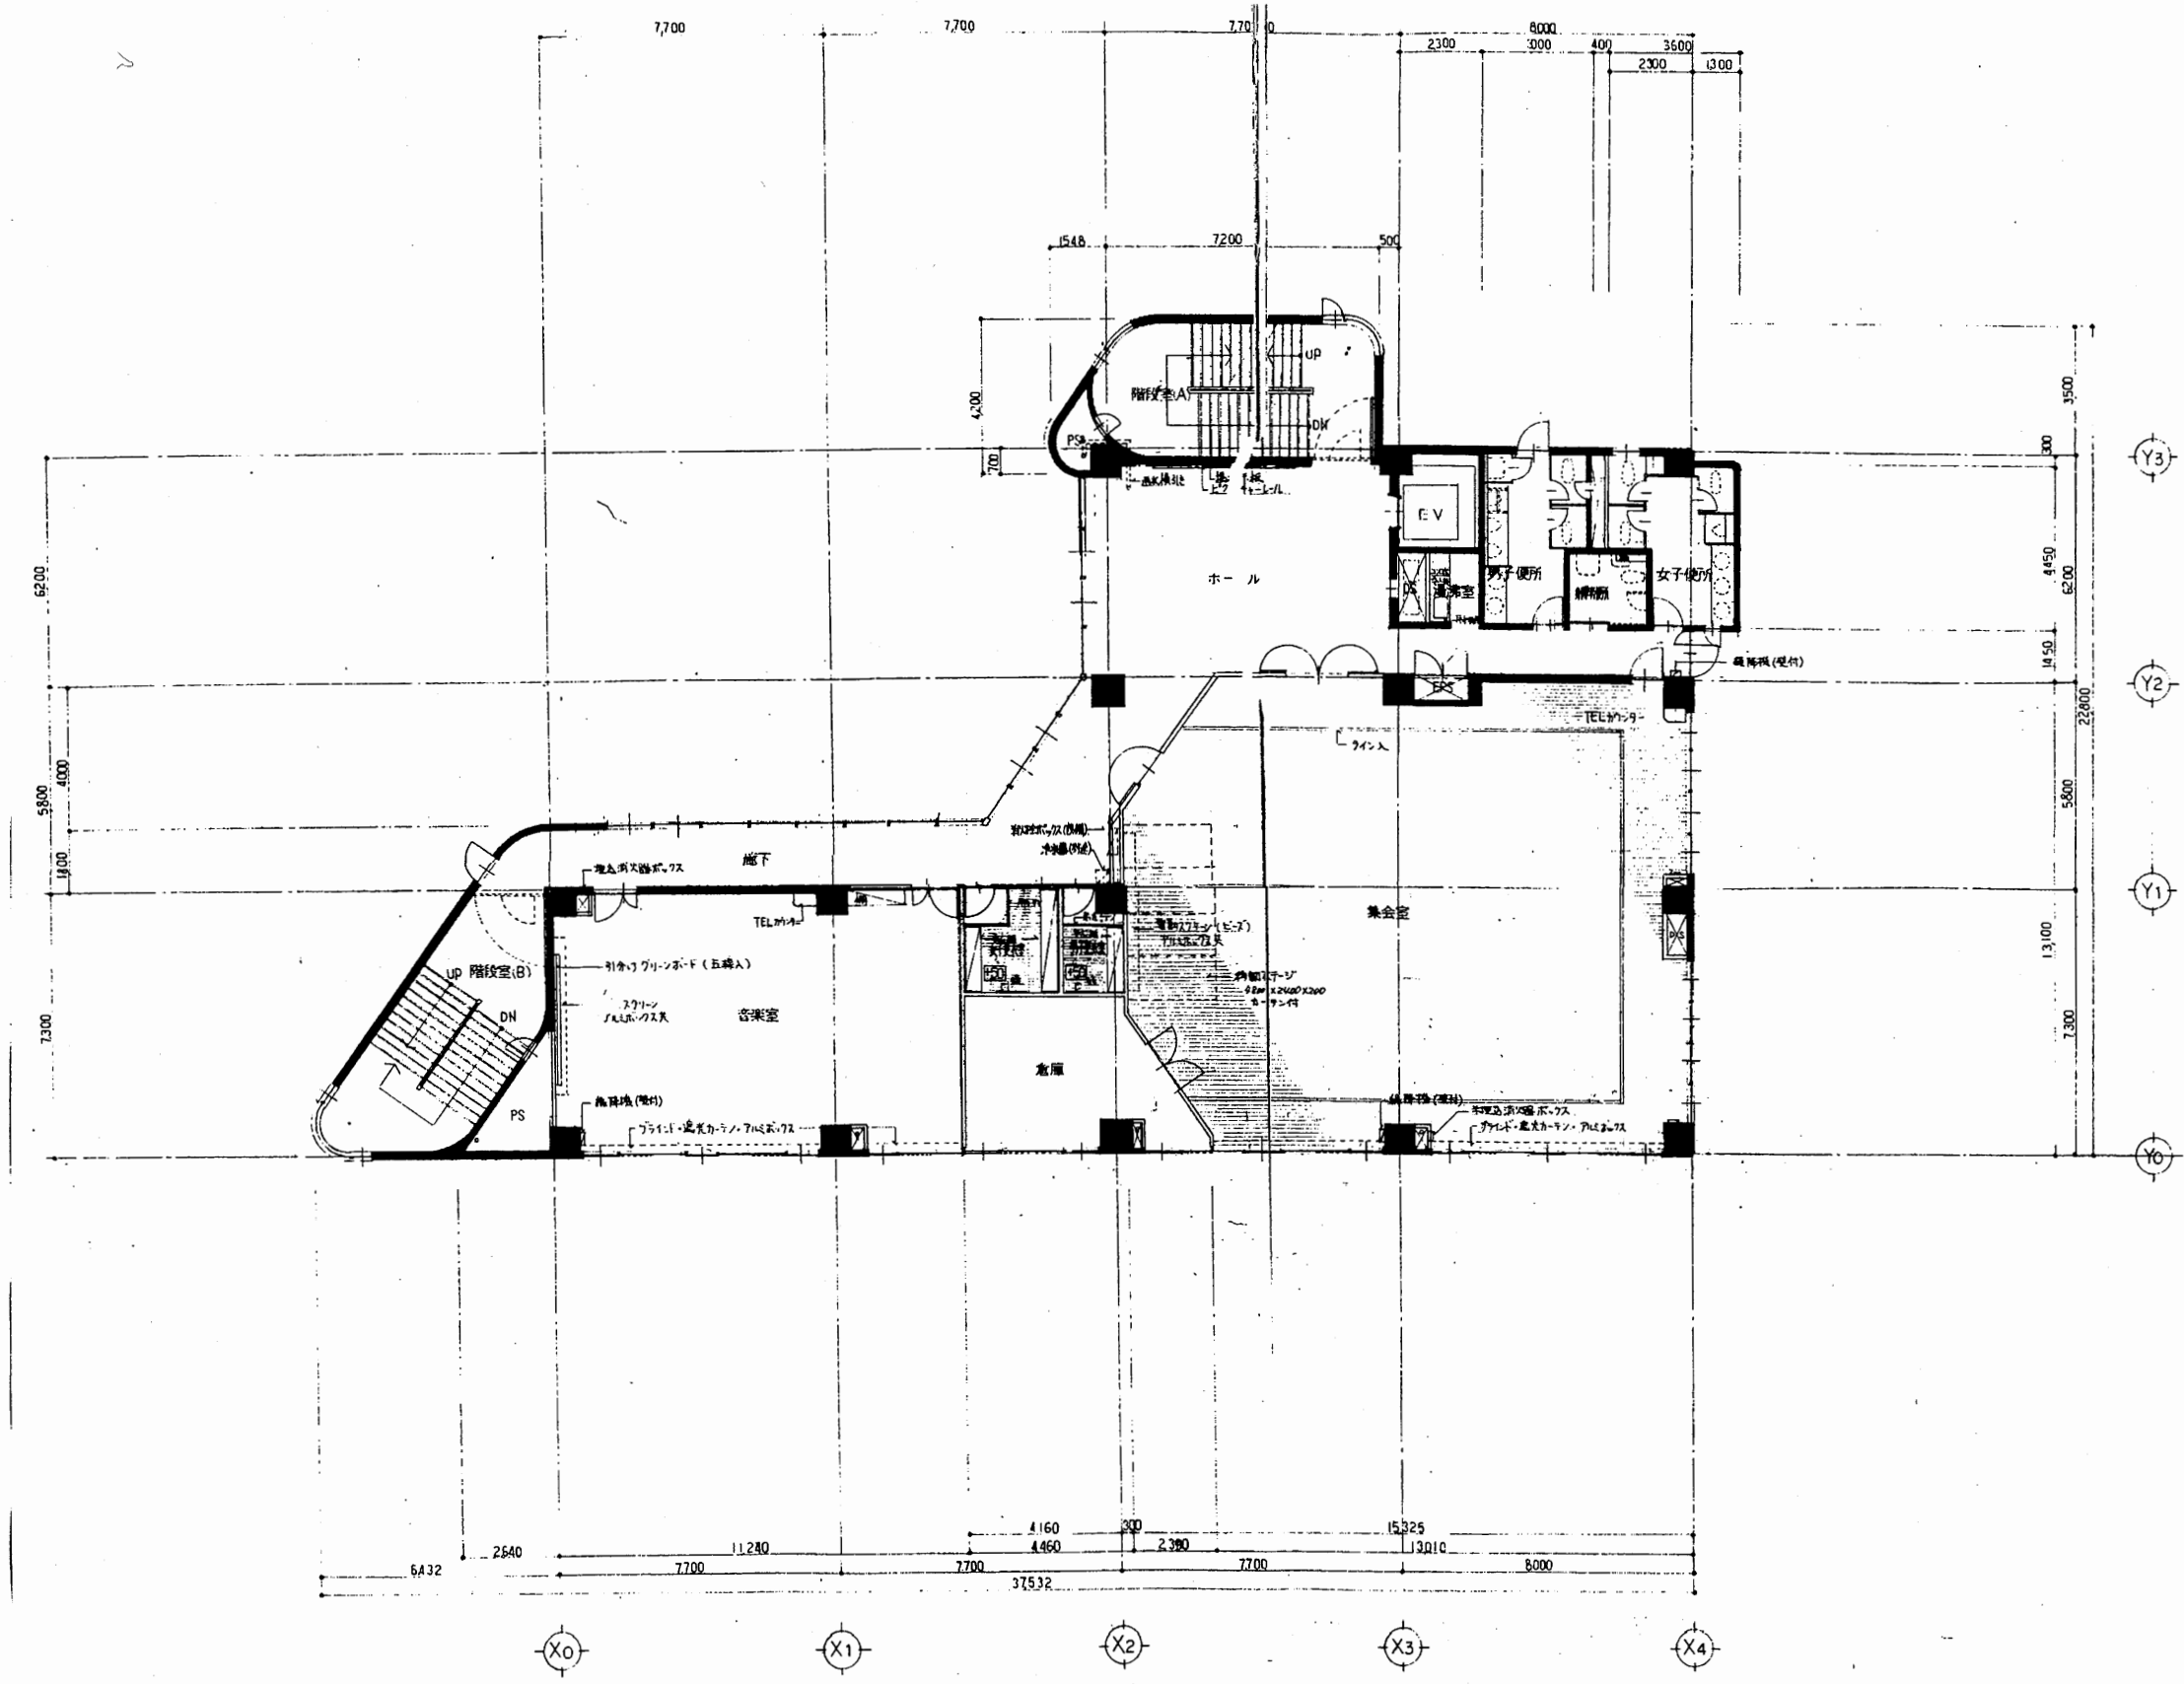

4階平面図 S 1:200

追浜行政C


工事名	追浜行政センターほか9か所建築基準法第12条定期点検業務委託		設計者資格 氏名	級建築士登録第 号		課長	主査等	担当者	横須賀市 財政部 FM推進課
図面名称	4階平面図	図番	縮尺	S 1:200	作図	平成	年	月	

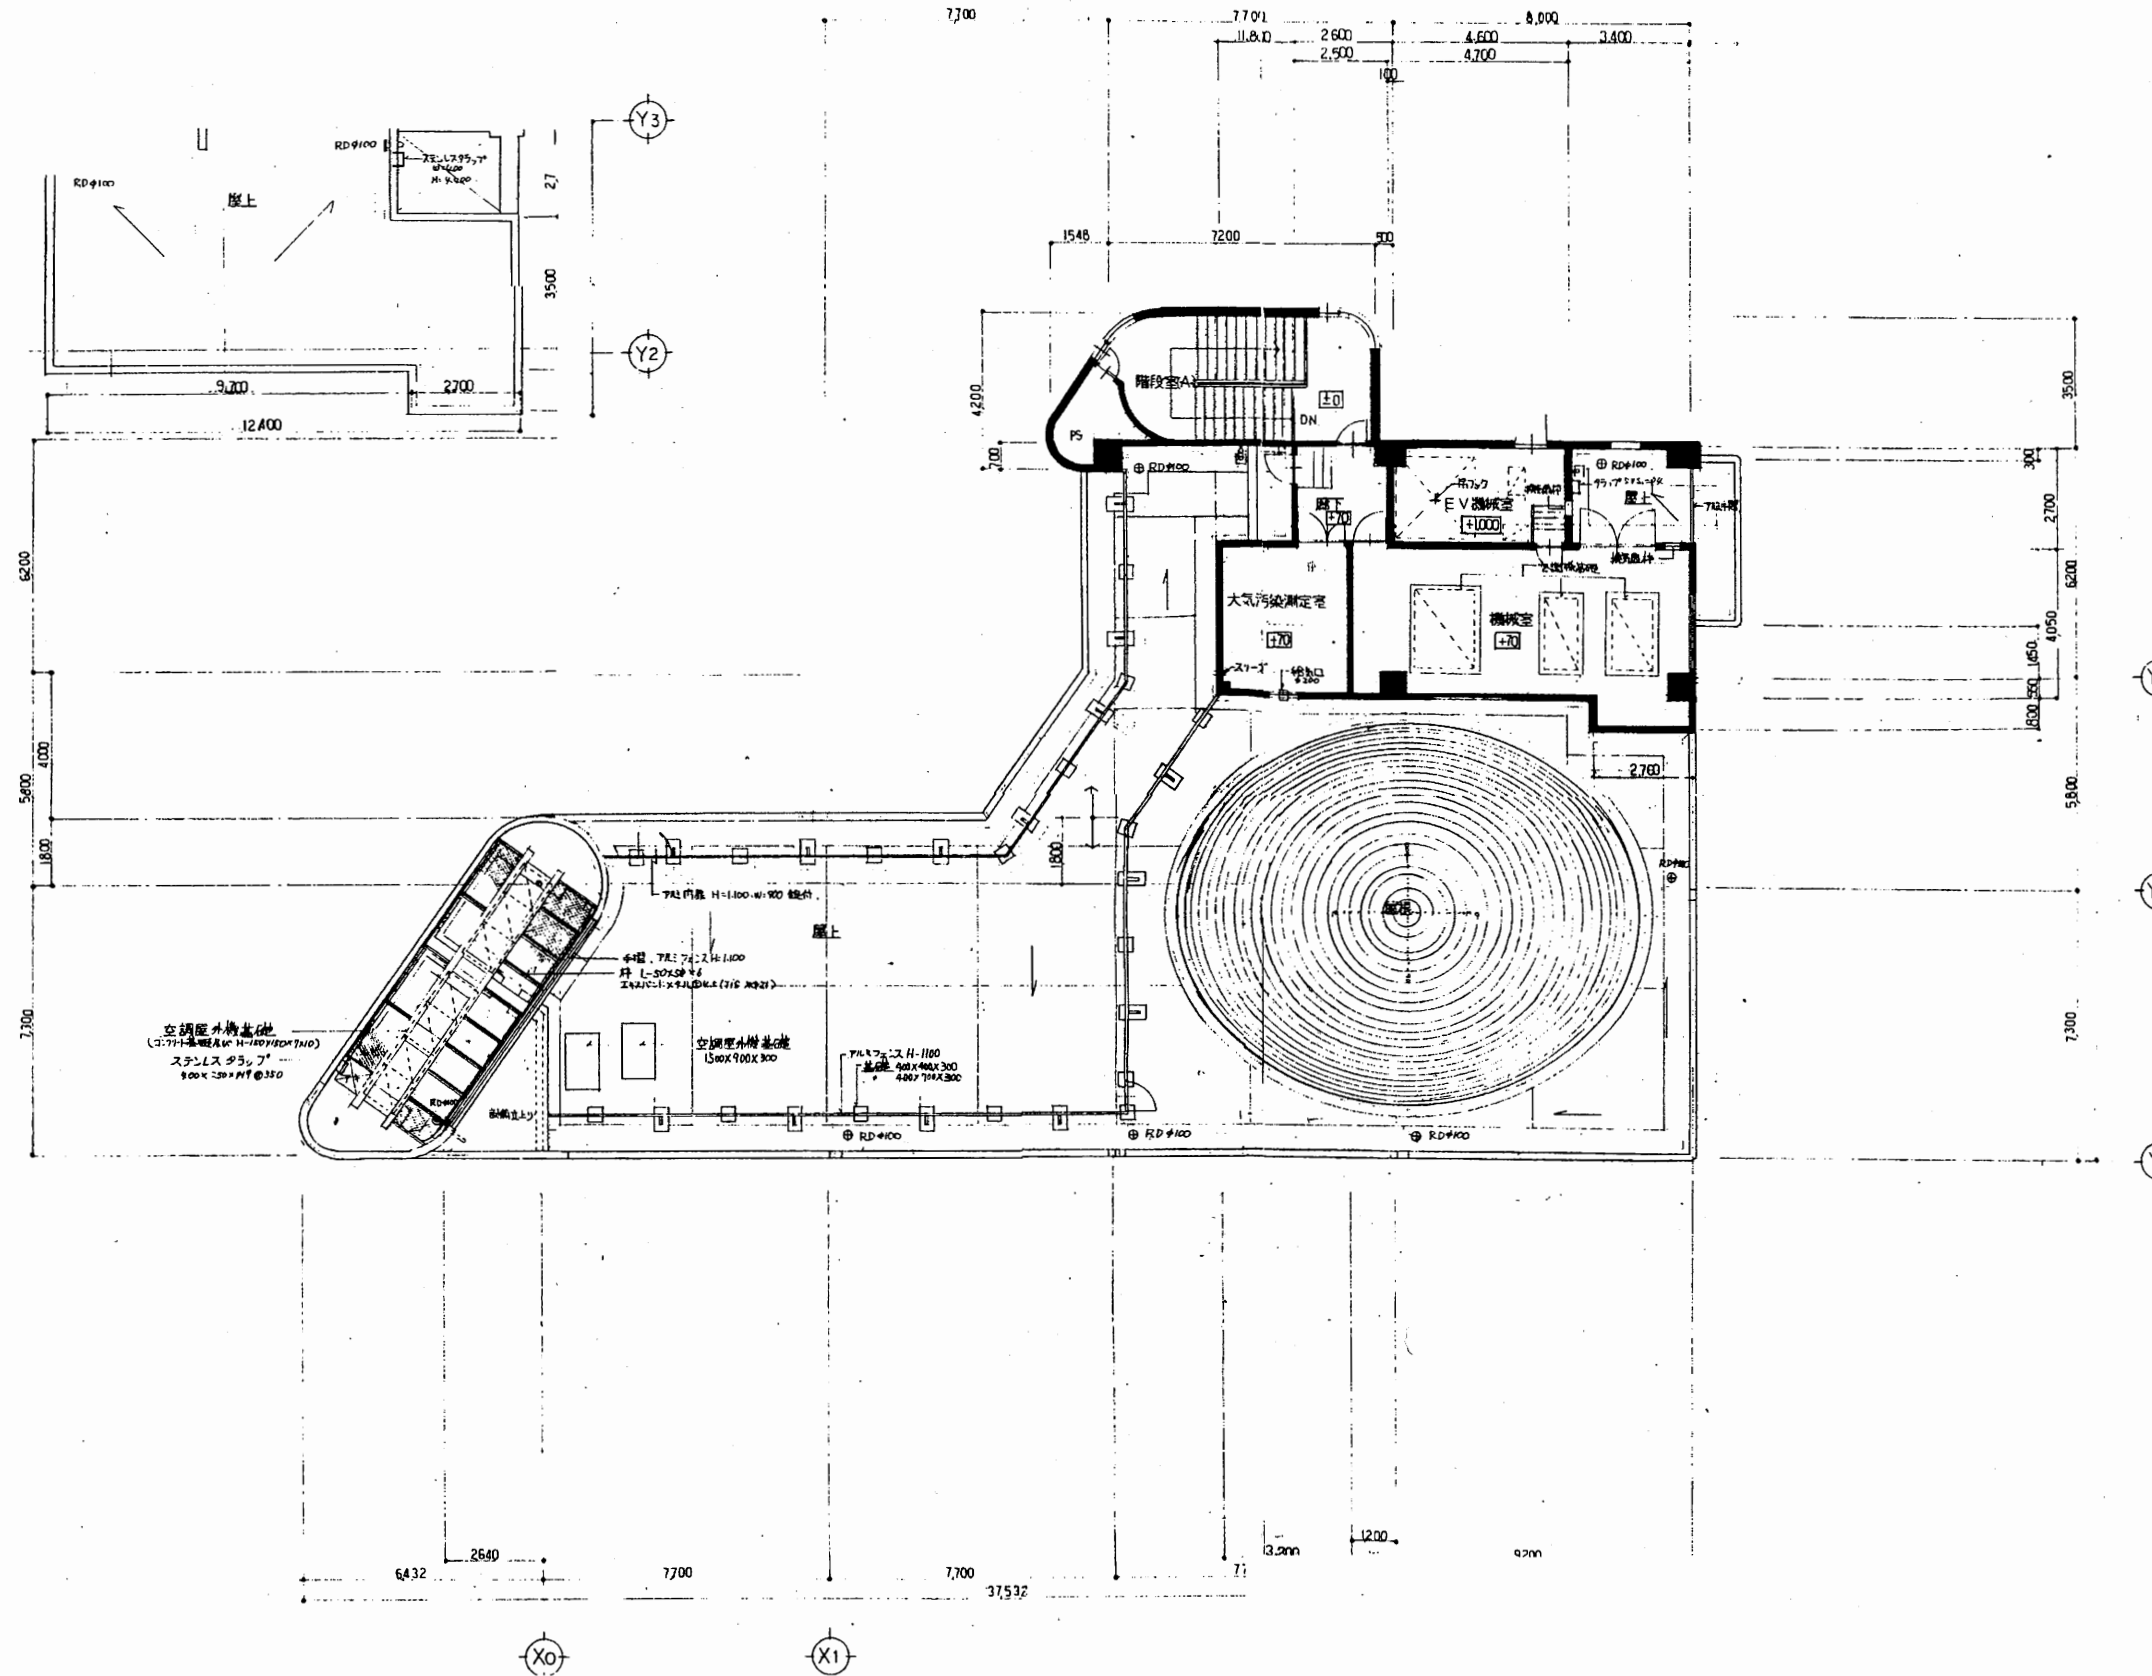

5階平面図 S 1:200

追浜行政C


工事名	追浜行政センターほか9か所建築基準法第12条定期点検業務委託		設計者資格 氏名	級建築士登録第 号		課長	主査等	担当者	横須賀市 財政部 FM推進課
図面名称	5階平面図	図番	縮尺	S 1:200	作図	平成	年	月	

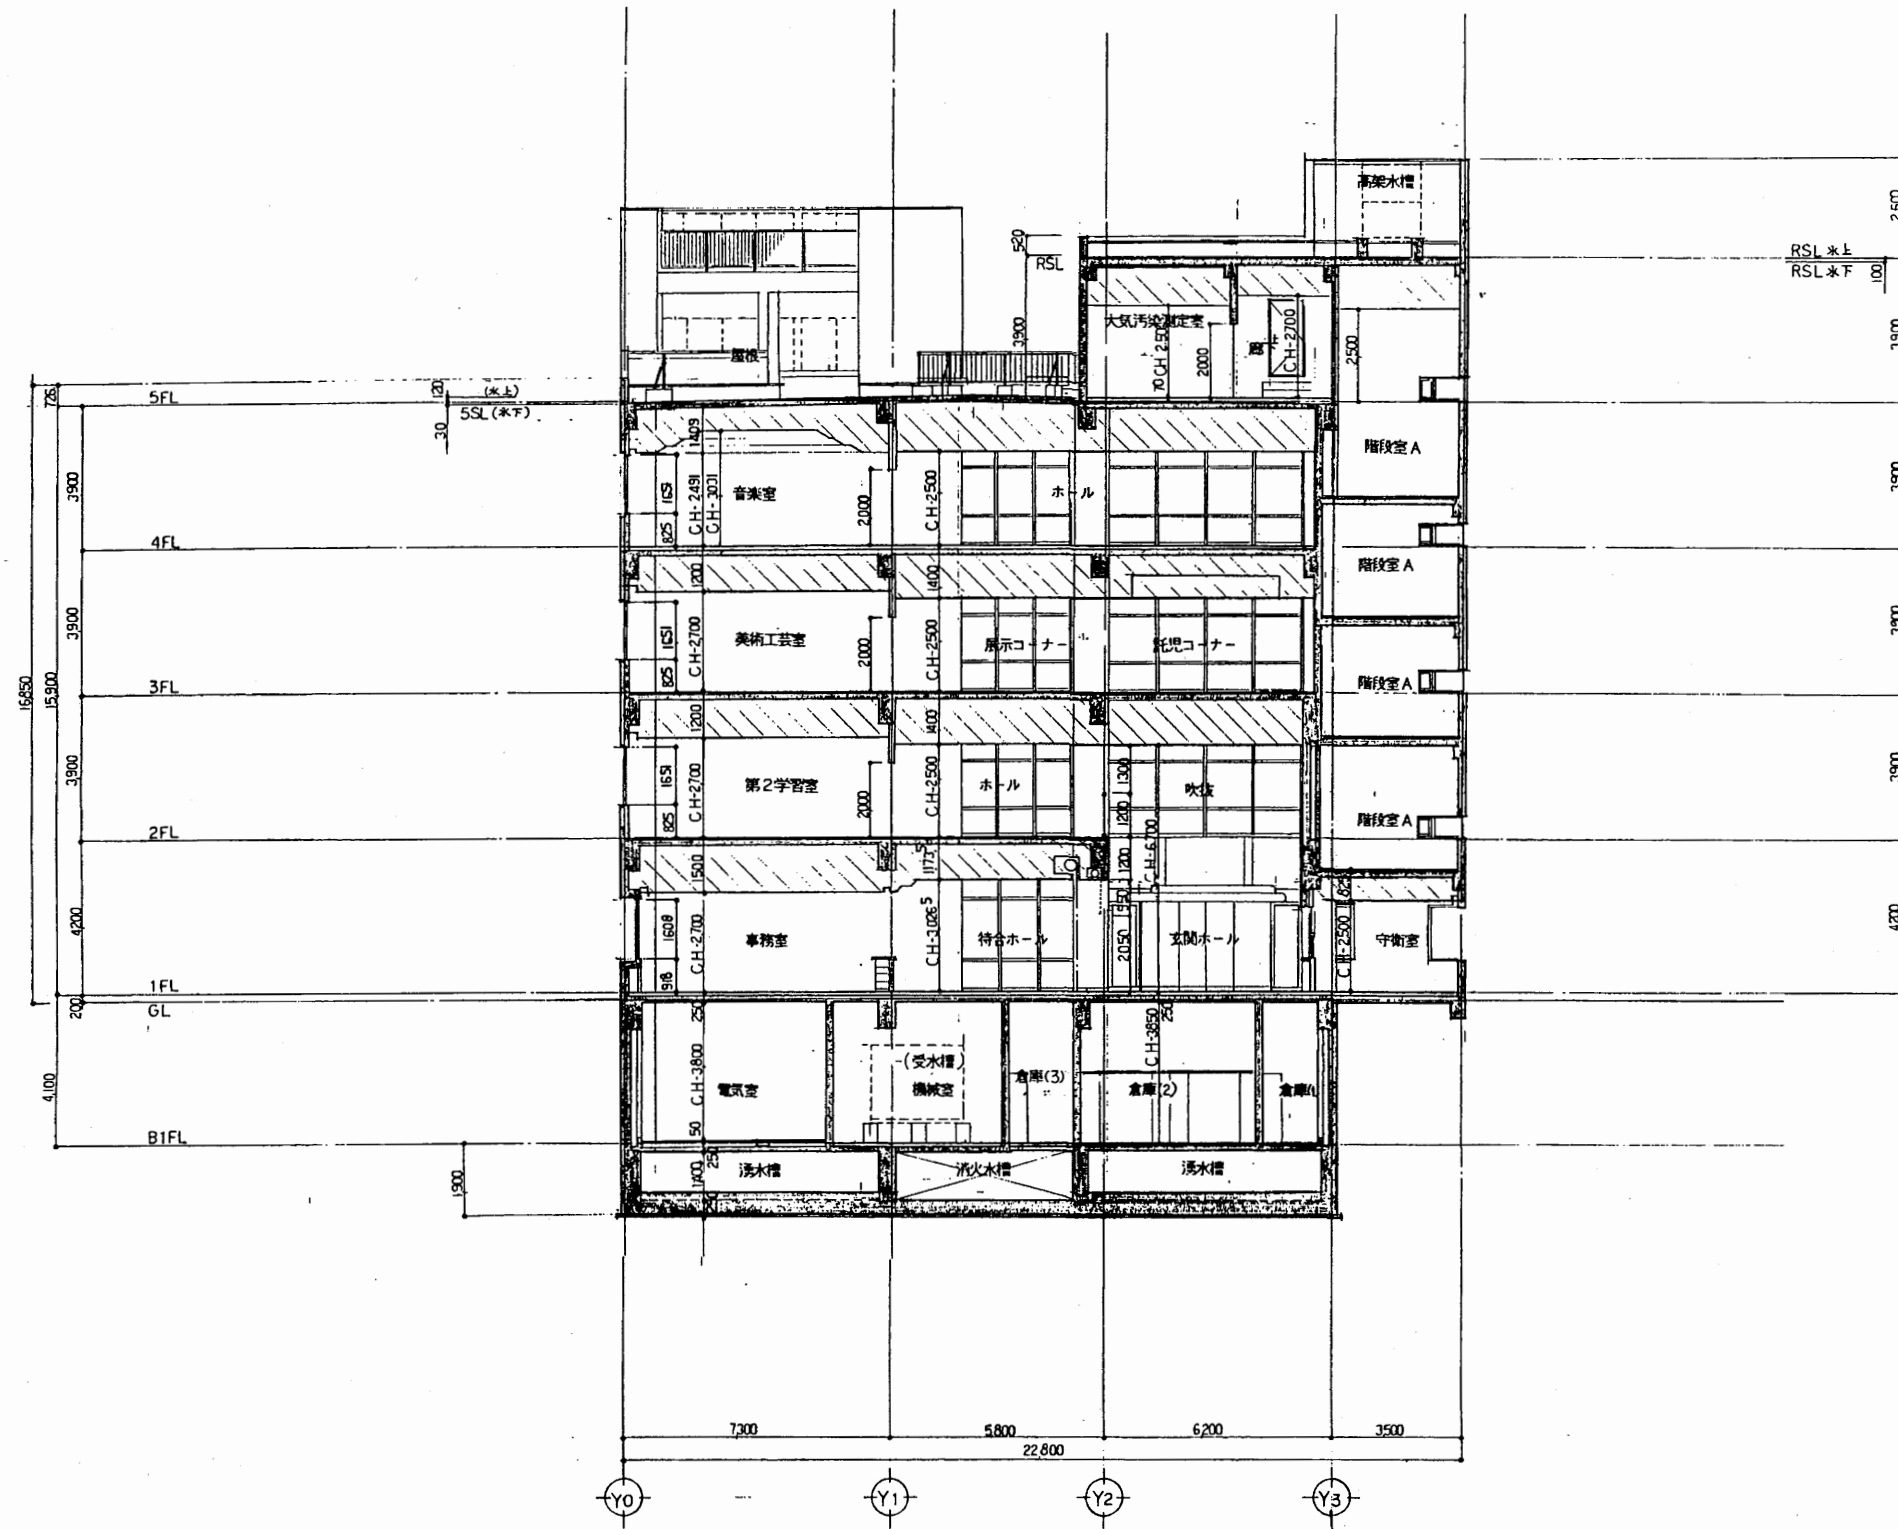


断面図 S 1:200

追浜行政C

工事名	追浜行政センターほか9か所建築基準法第12条定期点検業務委託			設計者資格 氏名	級建築士登録第 号			課長	主査等	担当者	横須賀市 財政部 FM推進課
図面名称	断面図	図番	縮尺	S 1:200	作図	平成 年 月 日					

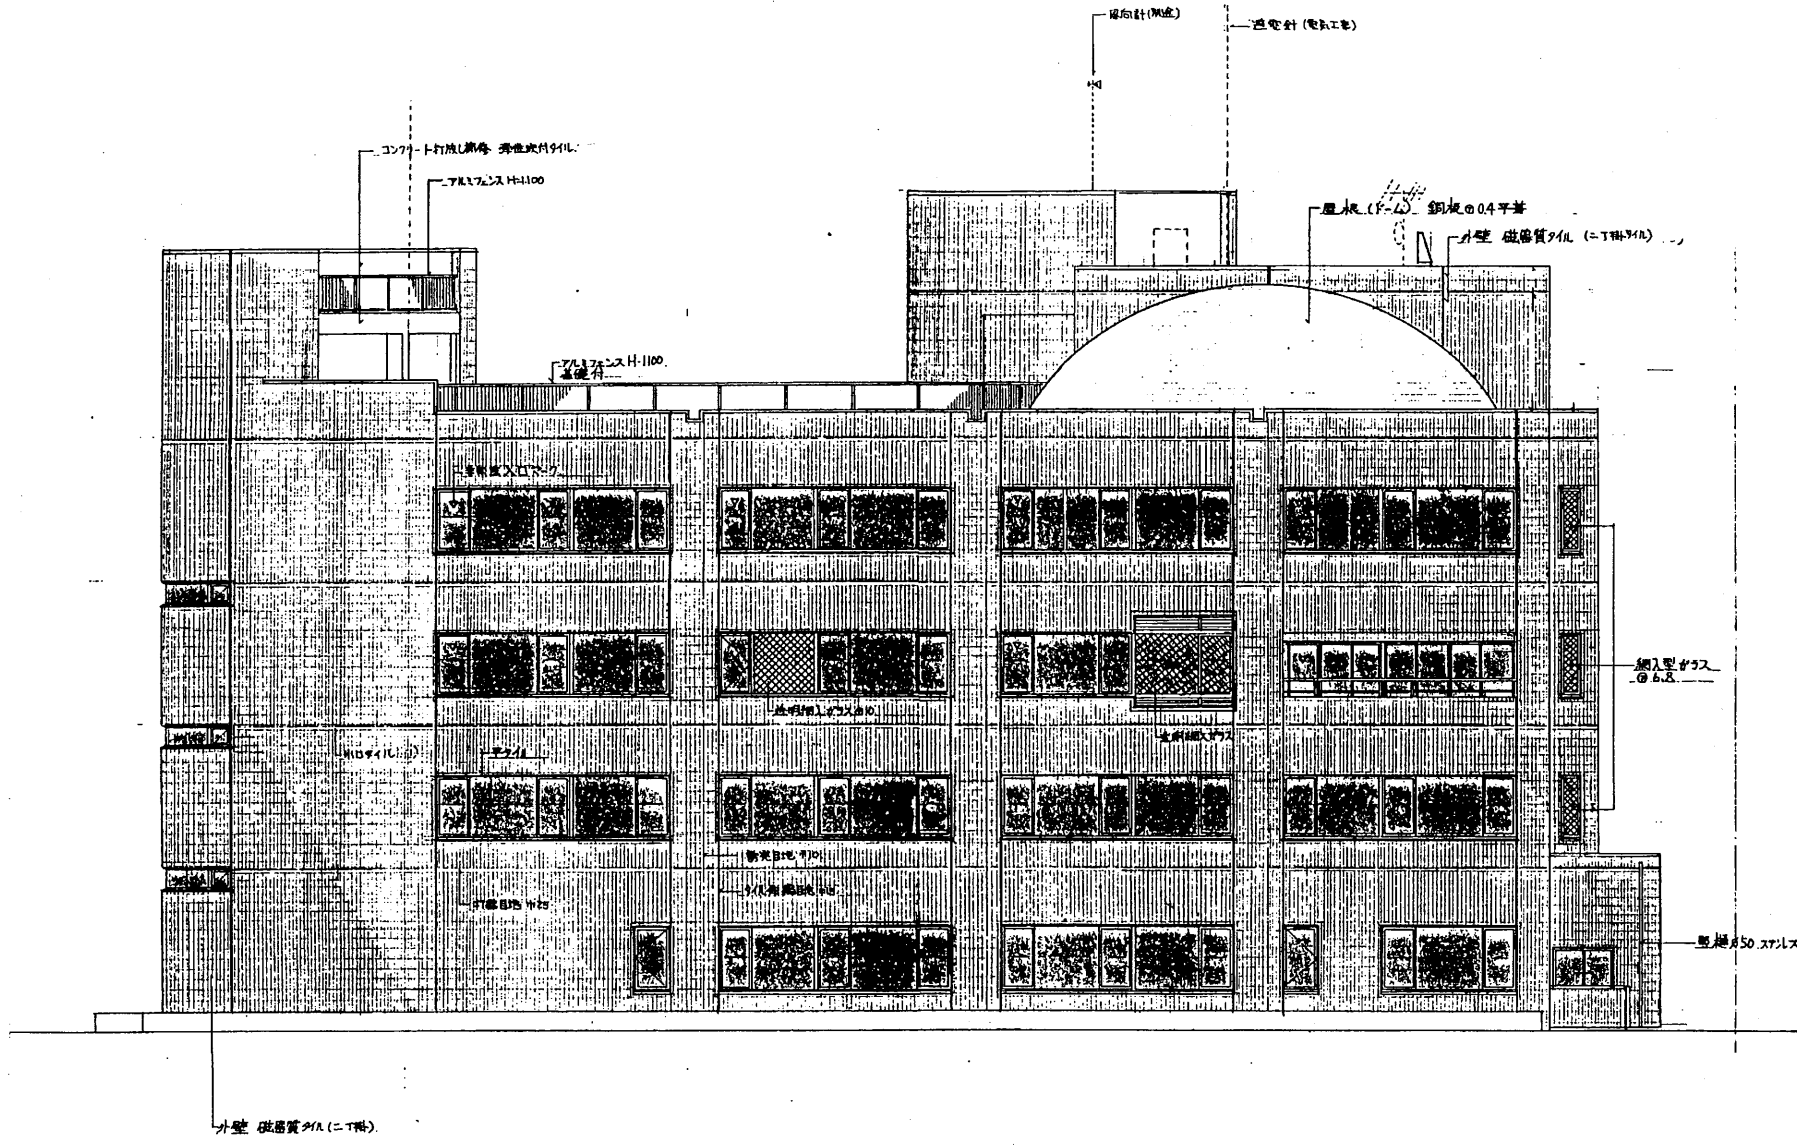


南側立面図 S 1:200

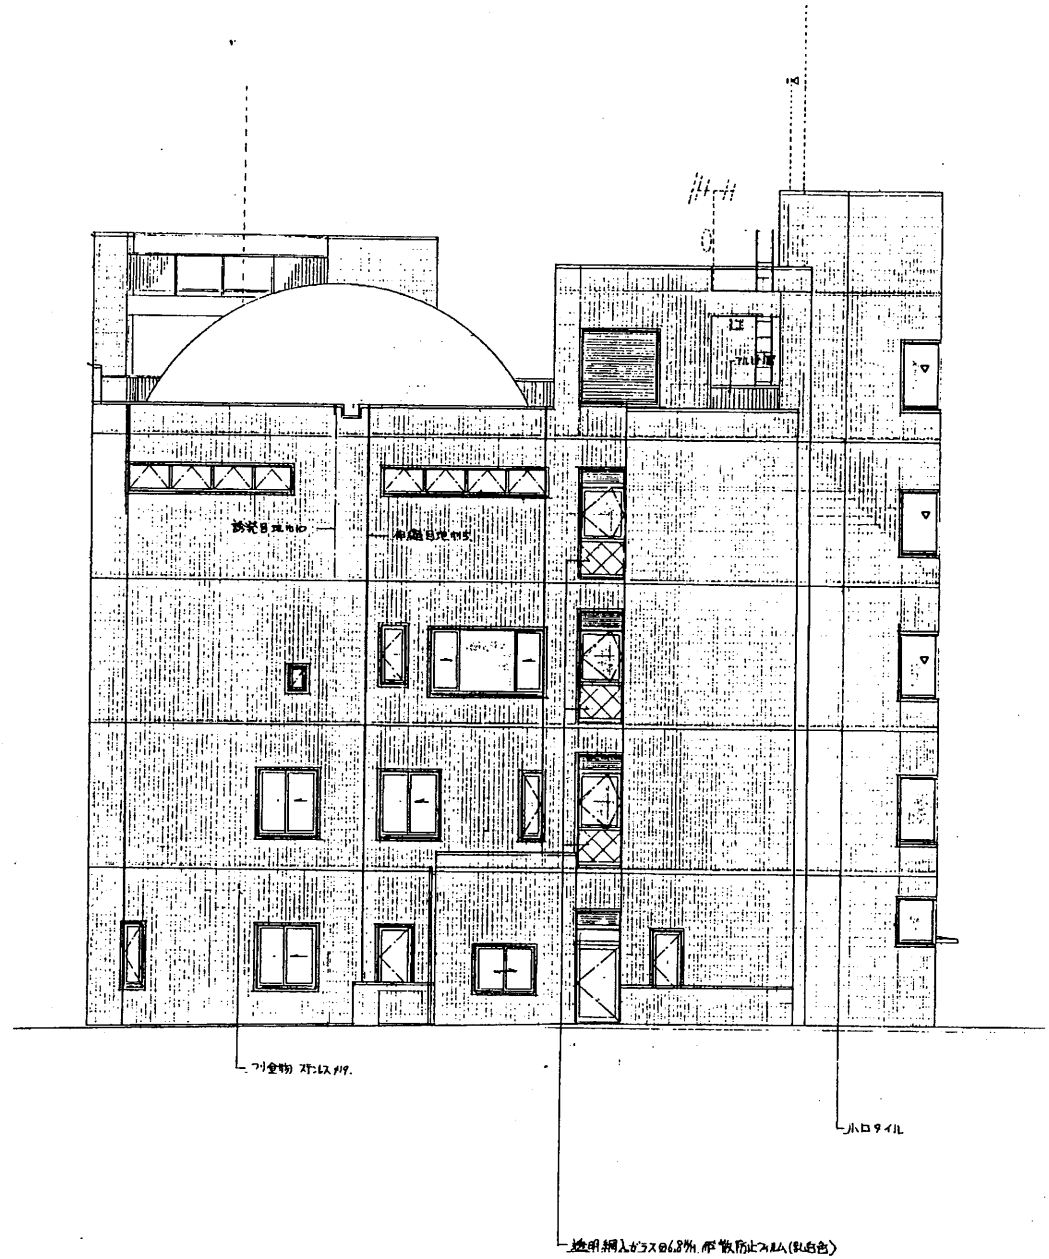


東側立面図 S 1:200

追浜行政C

工事名	追浜行政センターほか9か所建築基準法第12条定期点検業務委託			設計者資格 氏名	級建築士登録第 _____ 号		課長	主査等	担当者	横須賀市 財政部 FM推進課
図面名称	南・東側立面図	図番		縮尺	S 1:200	作図	平成	年	月	

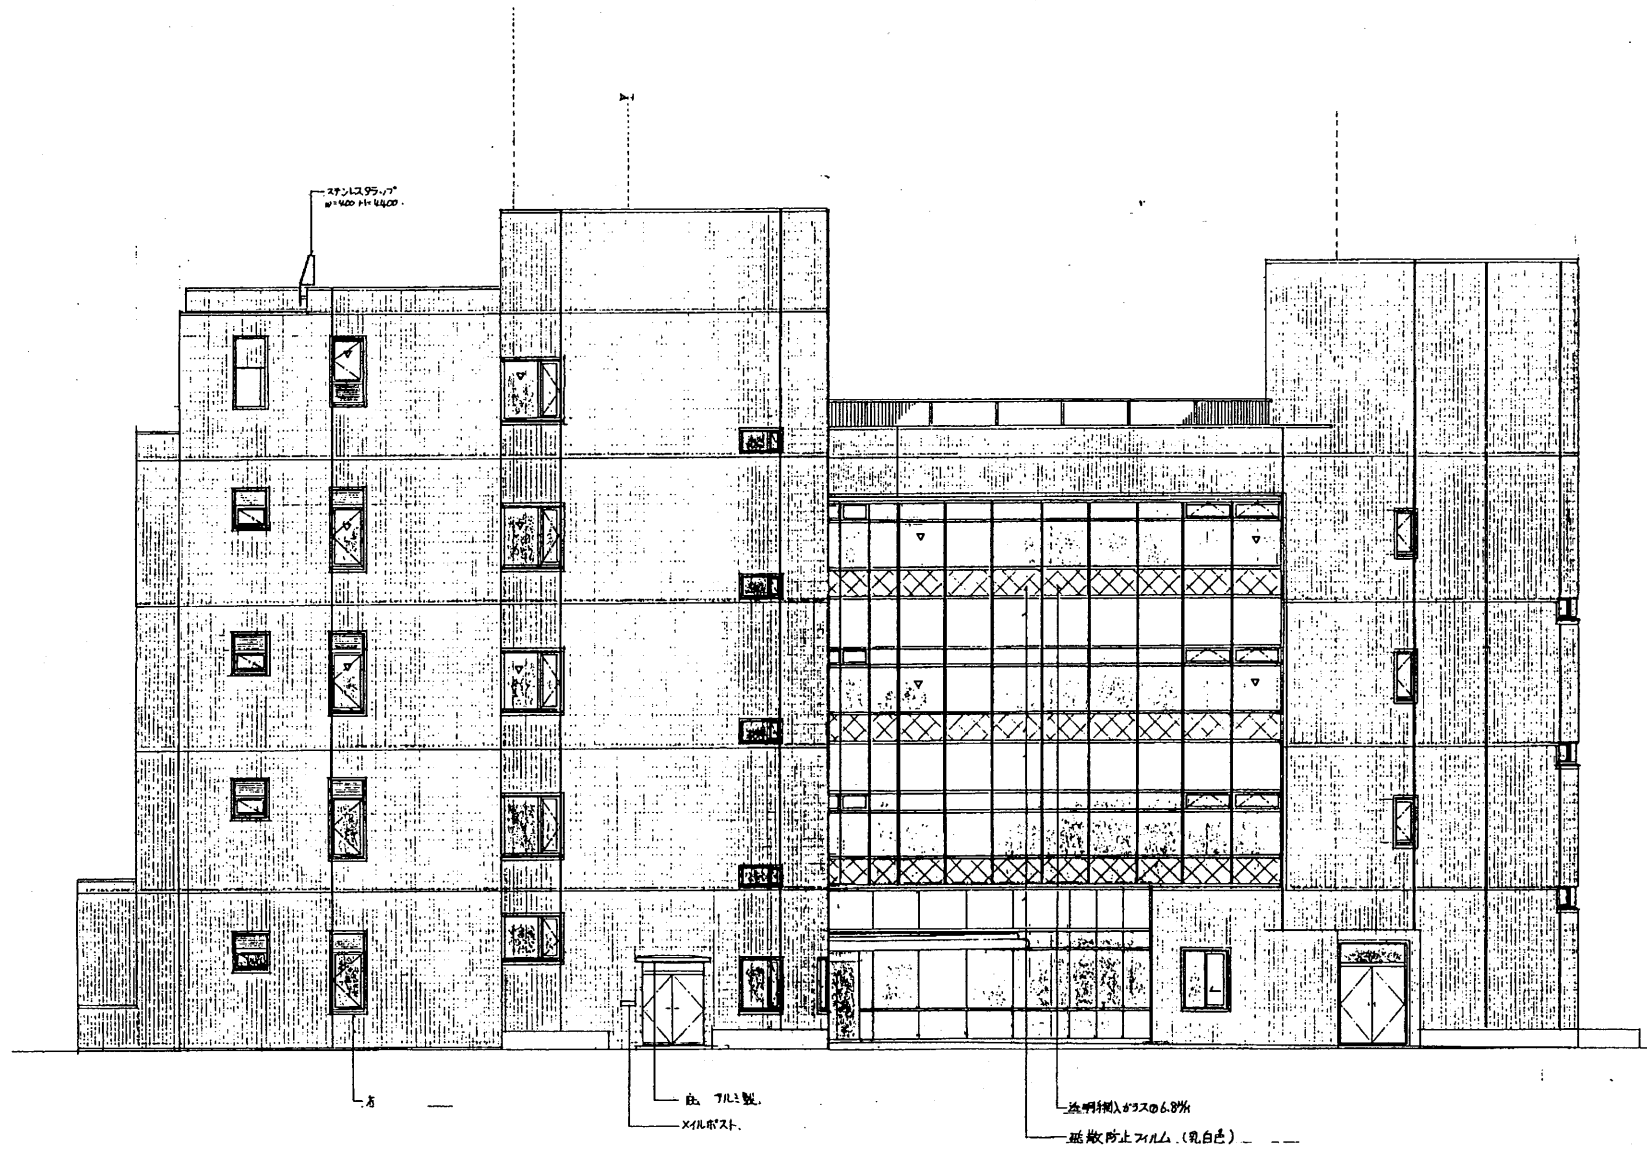


北側立面図 S 1:200

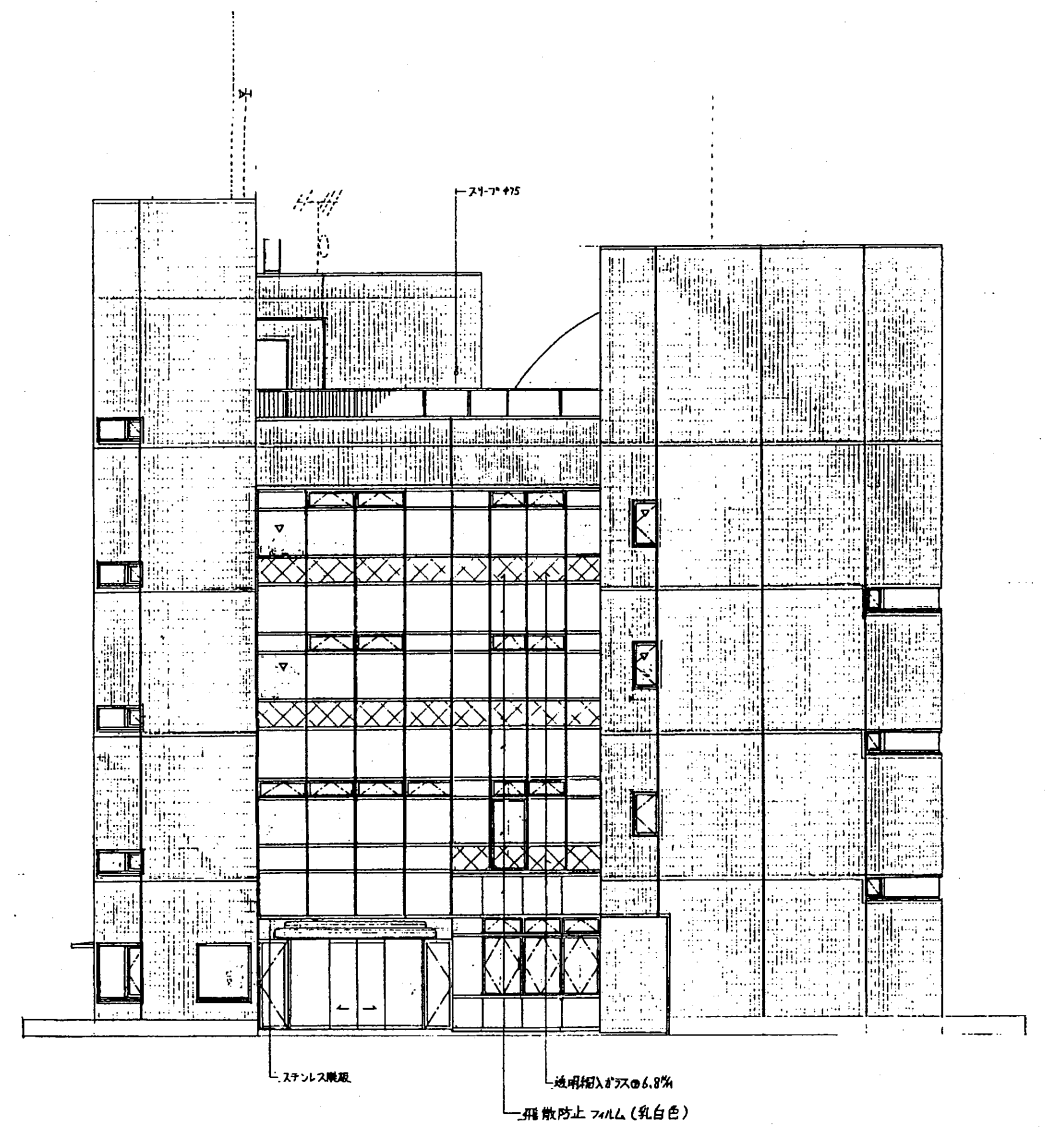

西側立面図 S 1:200

追浜行政C


工事名	追浜行政センターほか9か所建築基準法第12条定期点検業務委託			設計者資格 氏名	級建築士登録第 号		課長	主査等	担当者	横須賀市 財政部 FM推進課
図面名称	北・西側立面図	図番		縮尺	S 1:200	作図	平成 年 月 日			

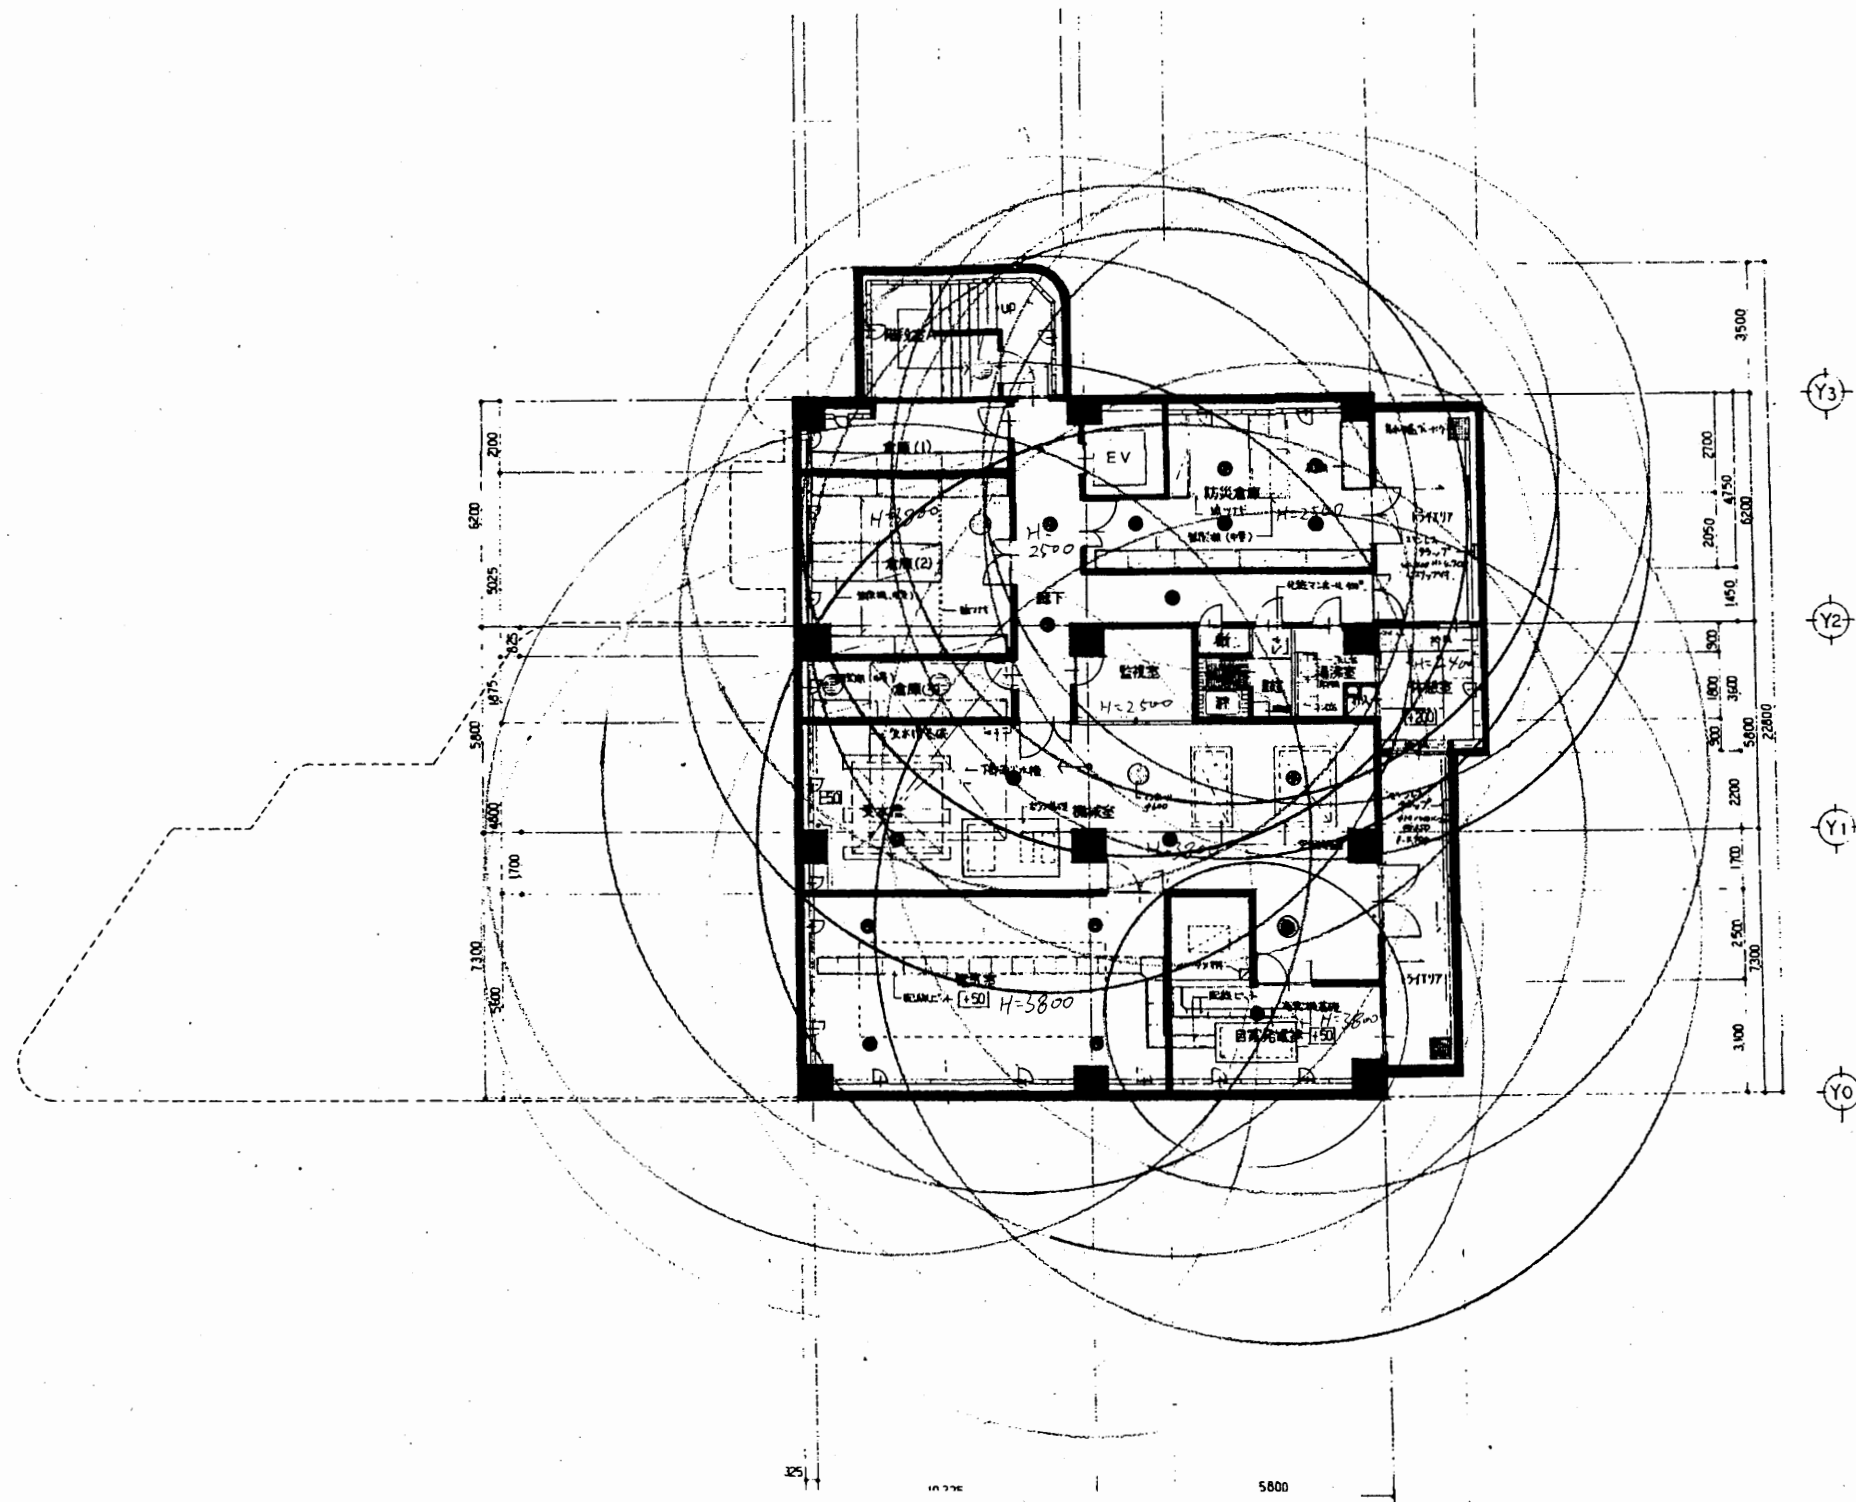

地階平面図 S 1:200

追浜行政C


工事名	追浜行政センターほか9か所建築基準法第12条定期点検業務委託			設計者資格 氏名	級建築士登録第 号			課長	主査等	担当者	横須賀市 財政部 FM推進課
図面名称	地階平面図 (非常照明)	図番		縮尺	S 1:200	作図	平成 年 月 日				

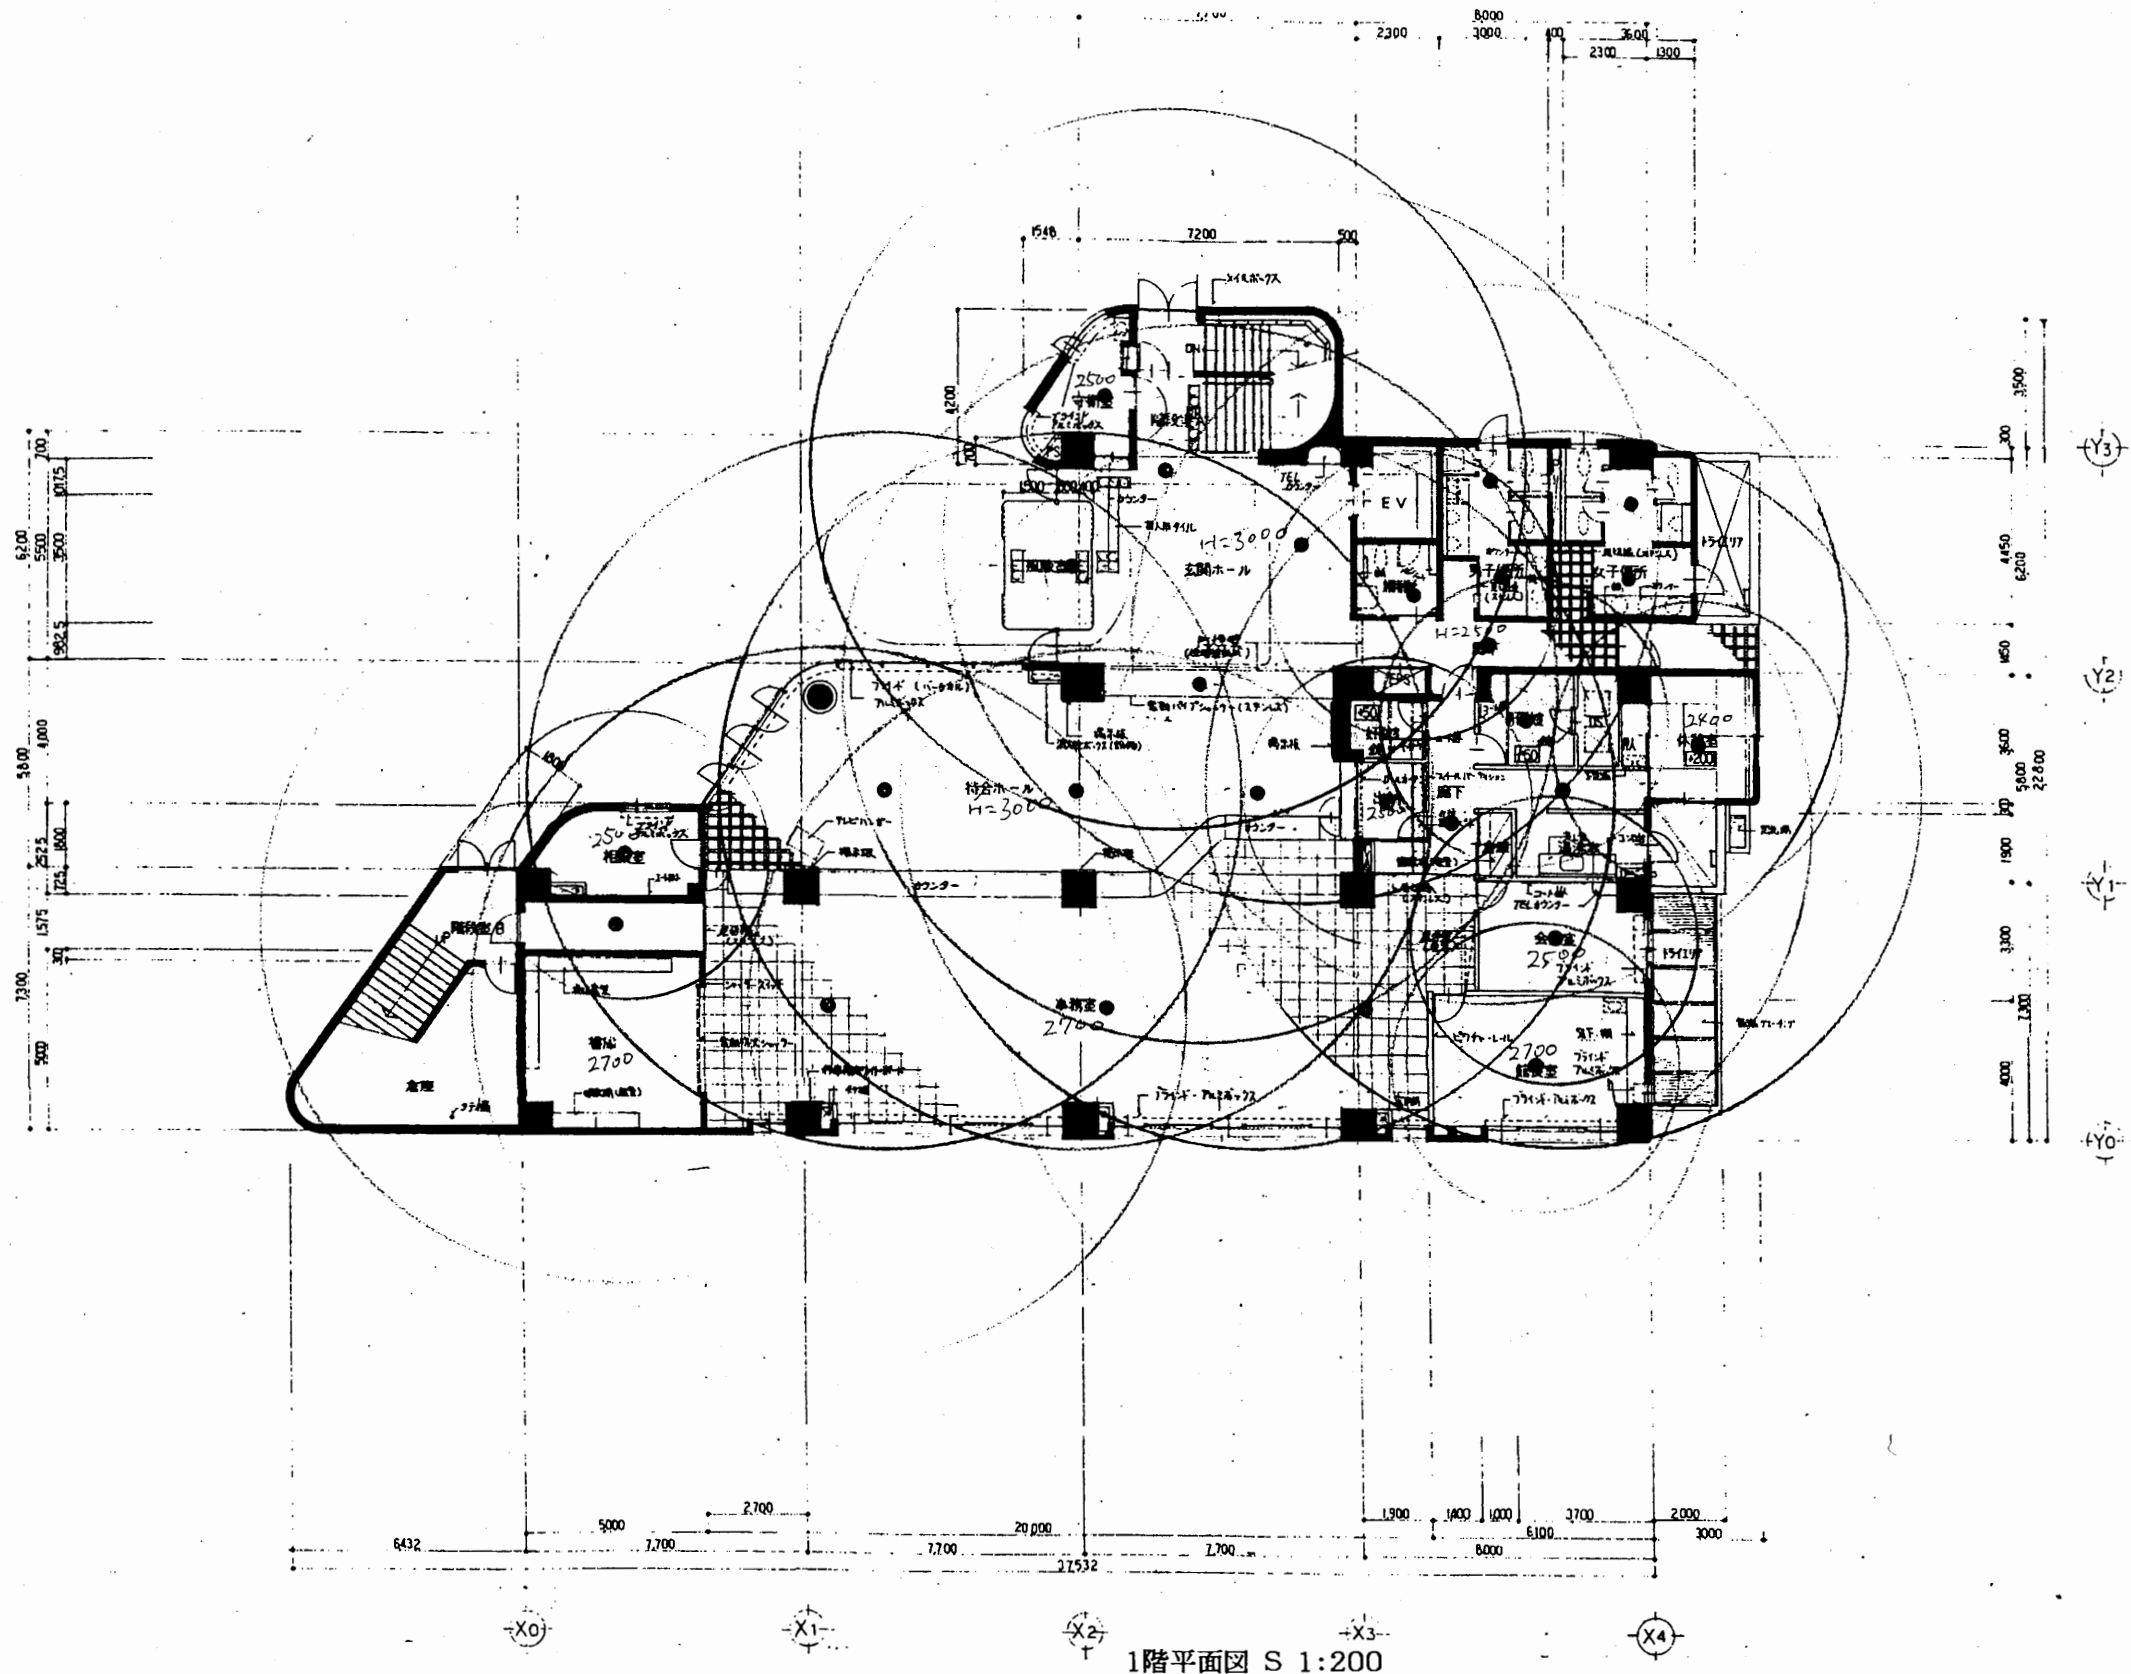

1階平面図 S 1:200

追浜行政C


工事名	追浜行政センターほか9か所建築基準法第12条定期点検業務委託			設計者資格 氏名	級建築士登録第 号		課長	主査等	担当者	横須賀市 財政部 FM推進課
図面名称	1階平面図 (非常照明)	図番		縮尺	S 1:200	作図	平成	年	月	

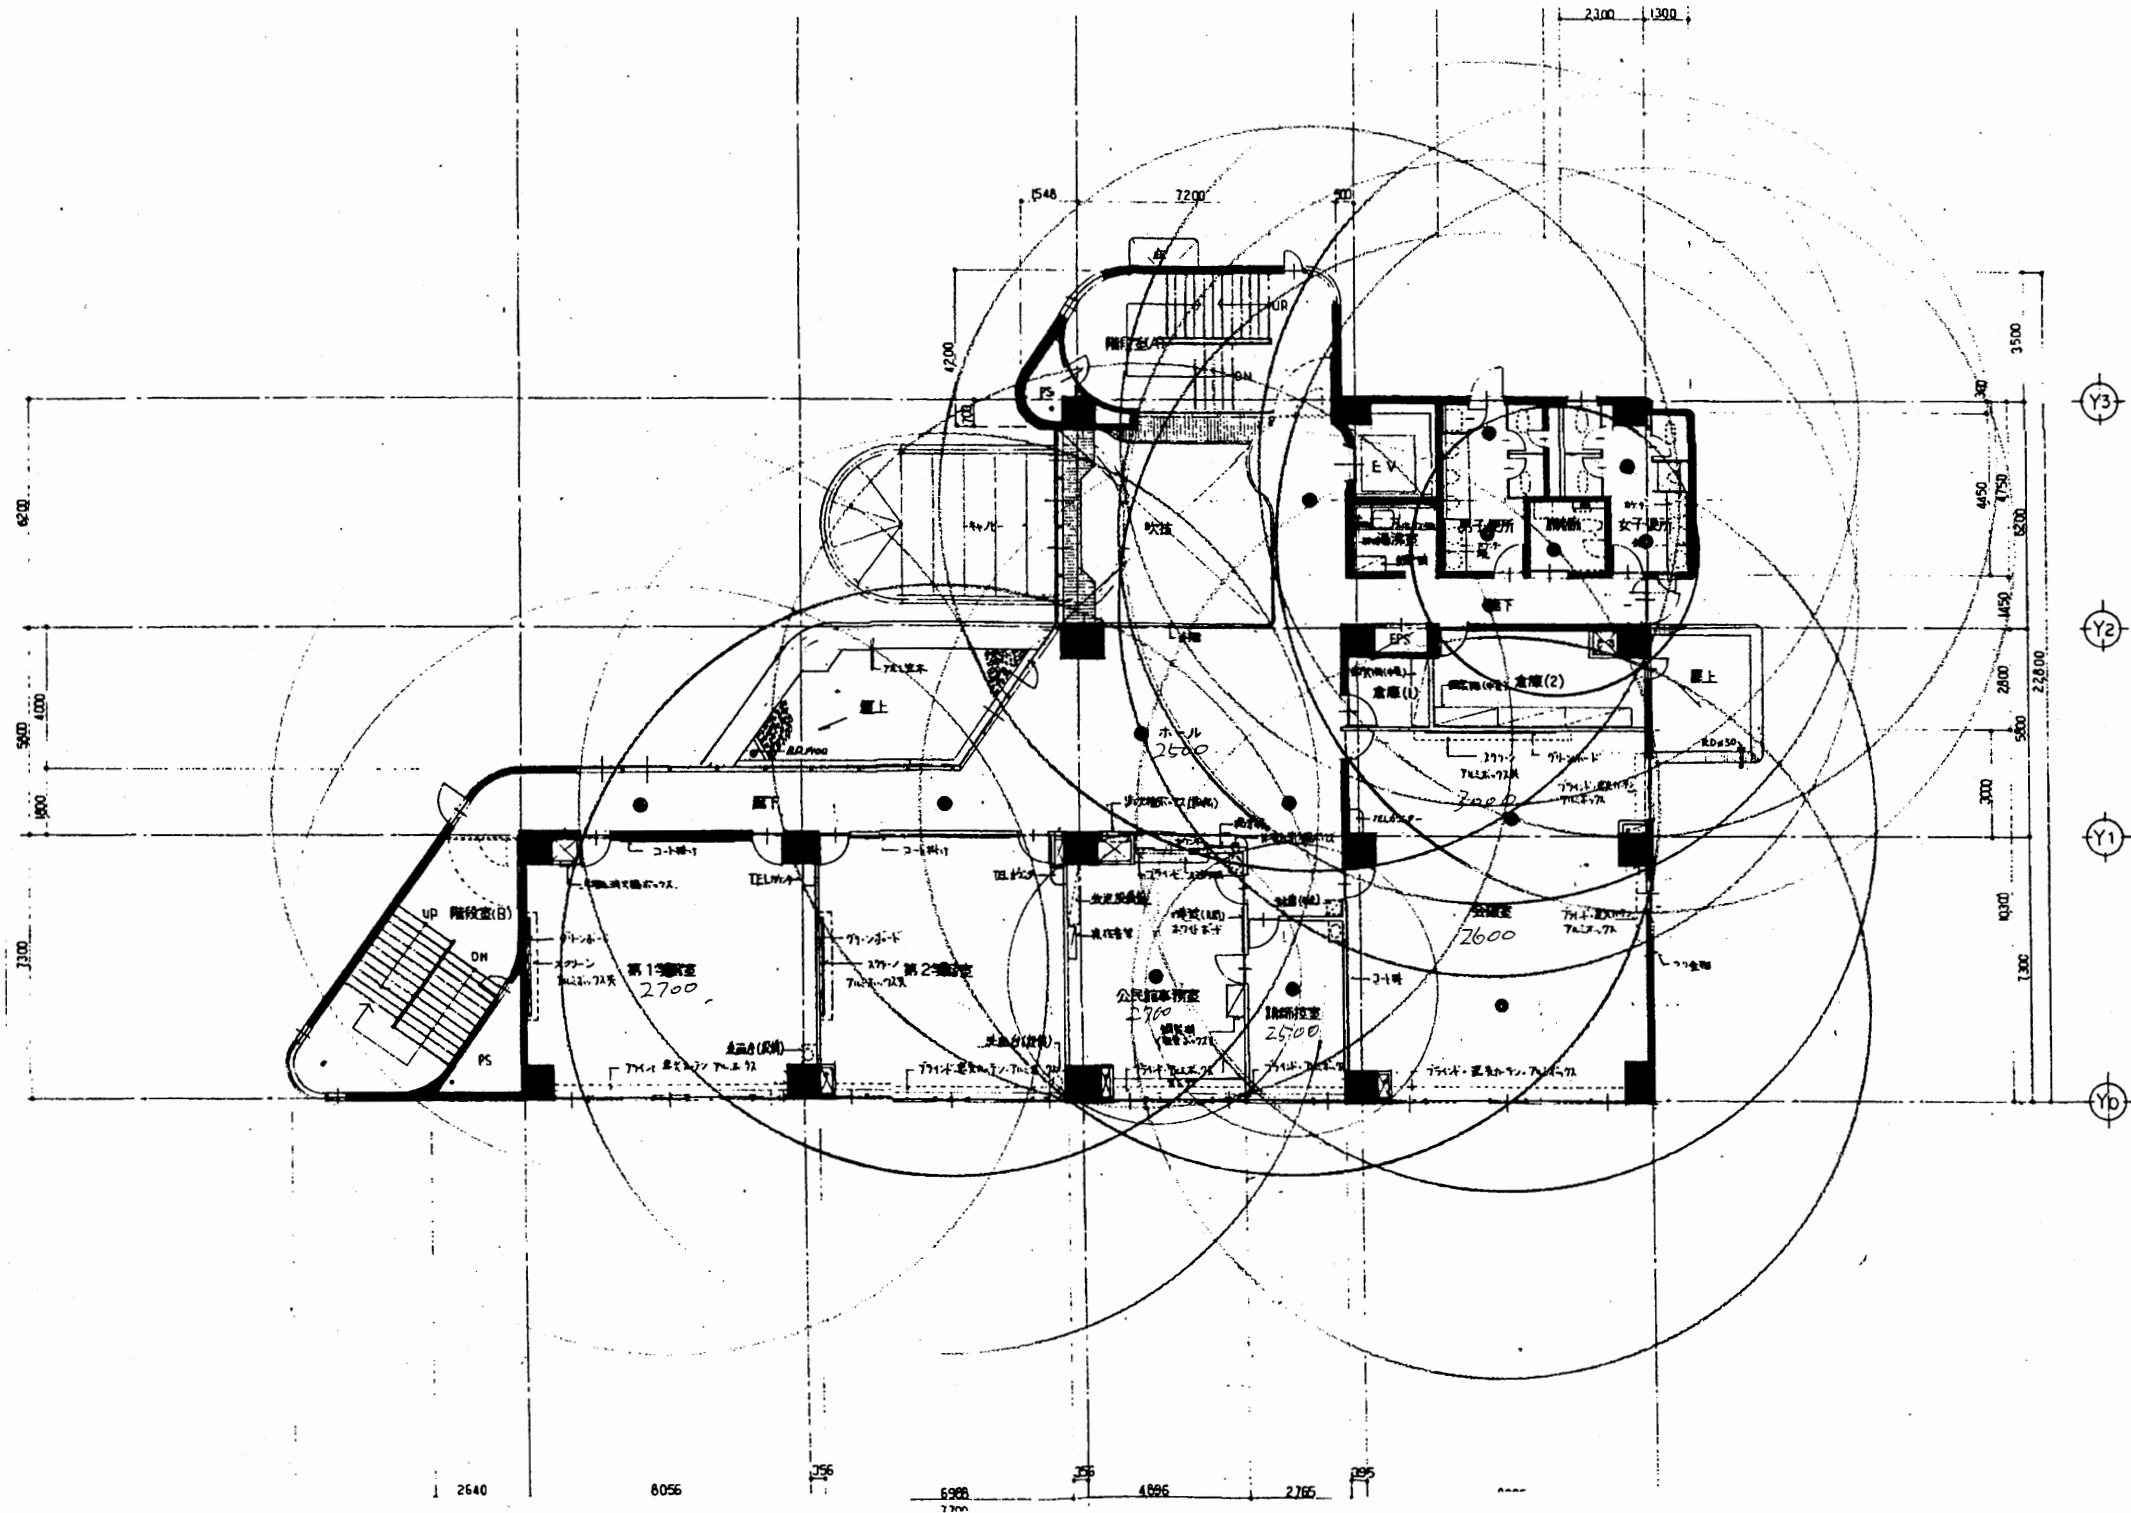

2階平面図 S 1:200

追浜行政C


工事名	追浜行政センターほか9か所建築基準法第12条定期点検業務委託			設計者資格 氏名	級建築士登録第 _____ 号			課長	主査等	担当者	横須賀市 財政部 FM推進課
図面名称	2階平面図 (非常照明)	図番		縮尺	S 1:200	作図	平成	年	月	日	

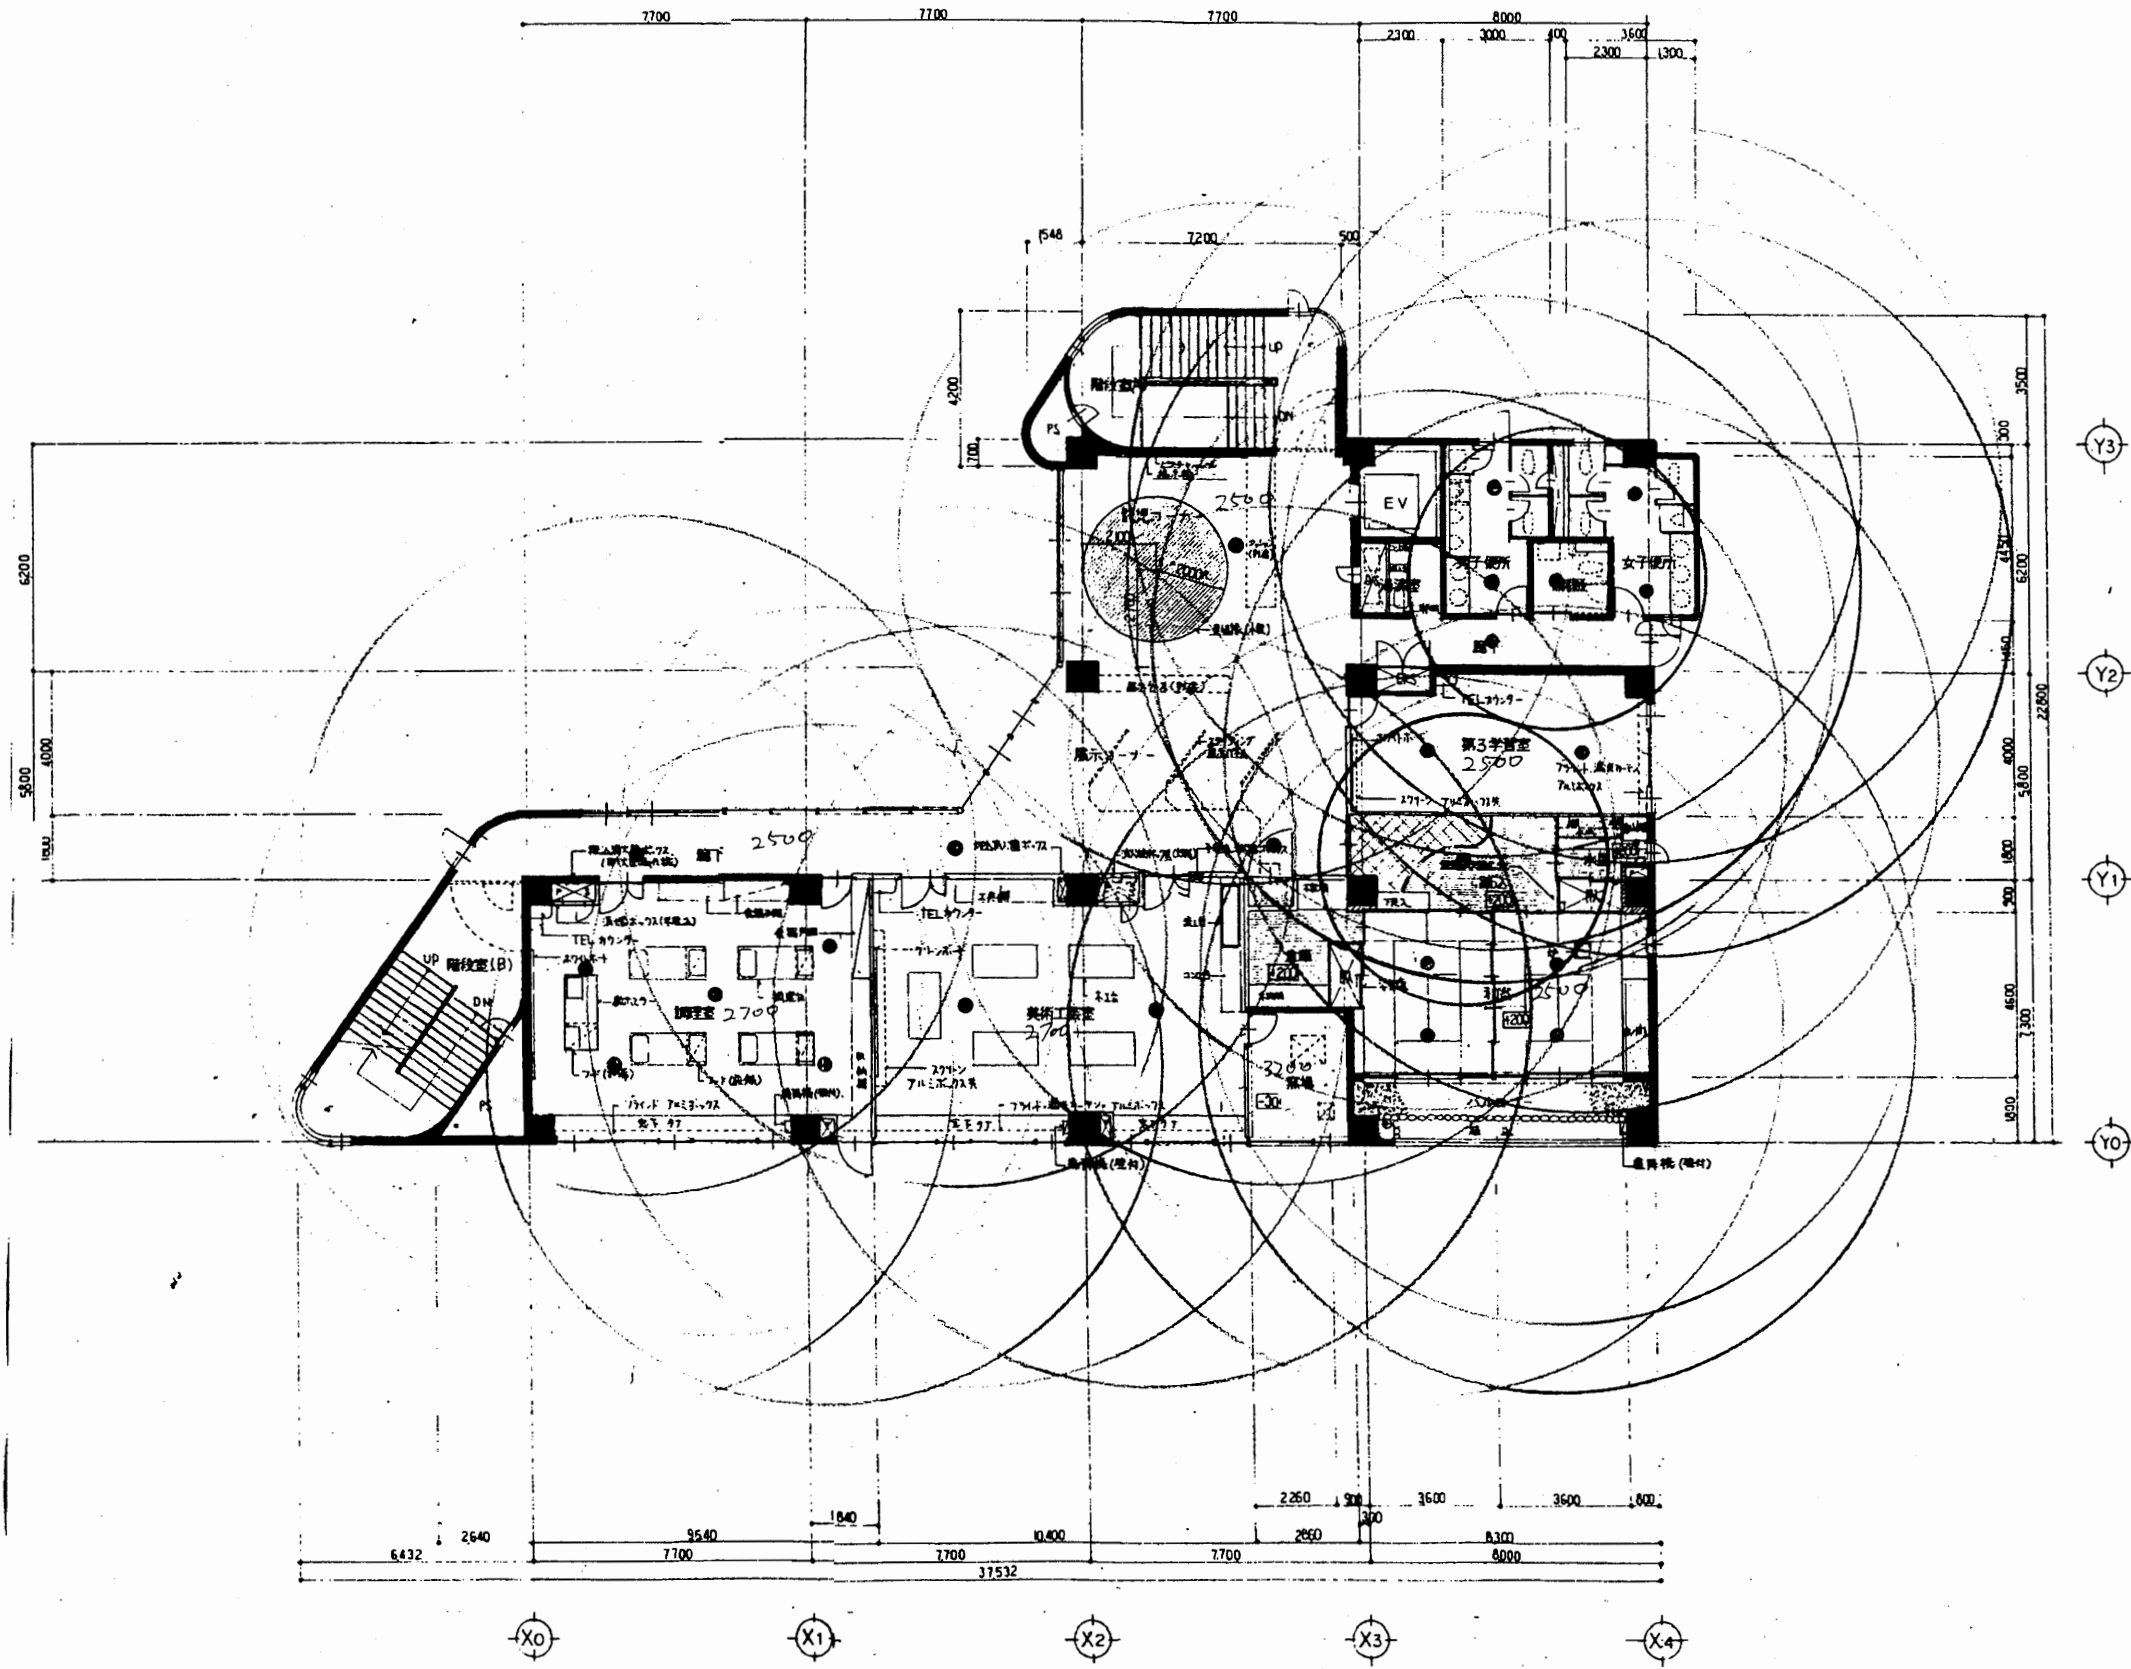

3階平面図 S 1:200

追浜行政C


工事名	追浜行政センターほか9か所建築基準法第12条定期点検業務委託			設計者資格 氏名	級建築士登録第 _____ 号			課長	主査等	担当者	横須賀市 財政部 FM推進課
図面名称	3階平面図 (非常照明)	図番		縮尺	S 1:200	作図	平成	年	月	日	

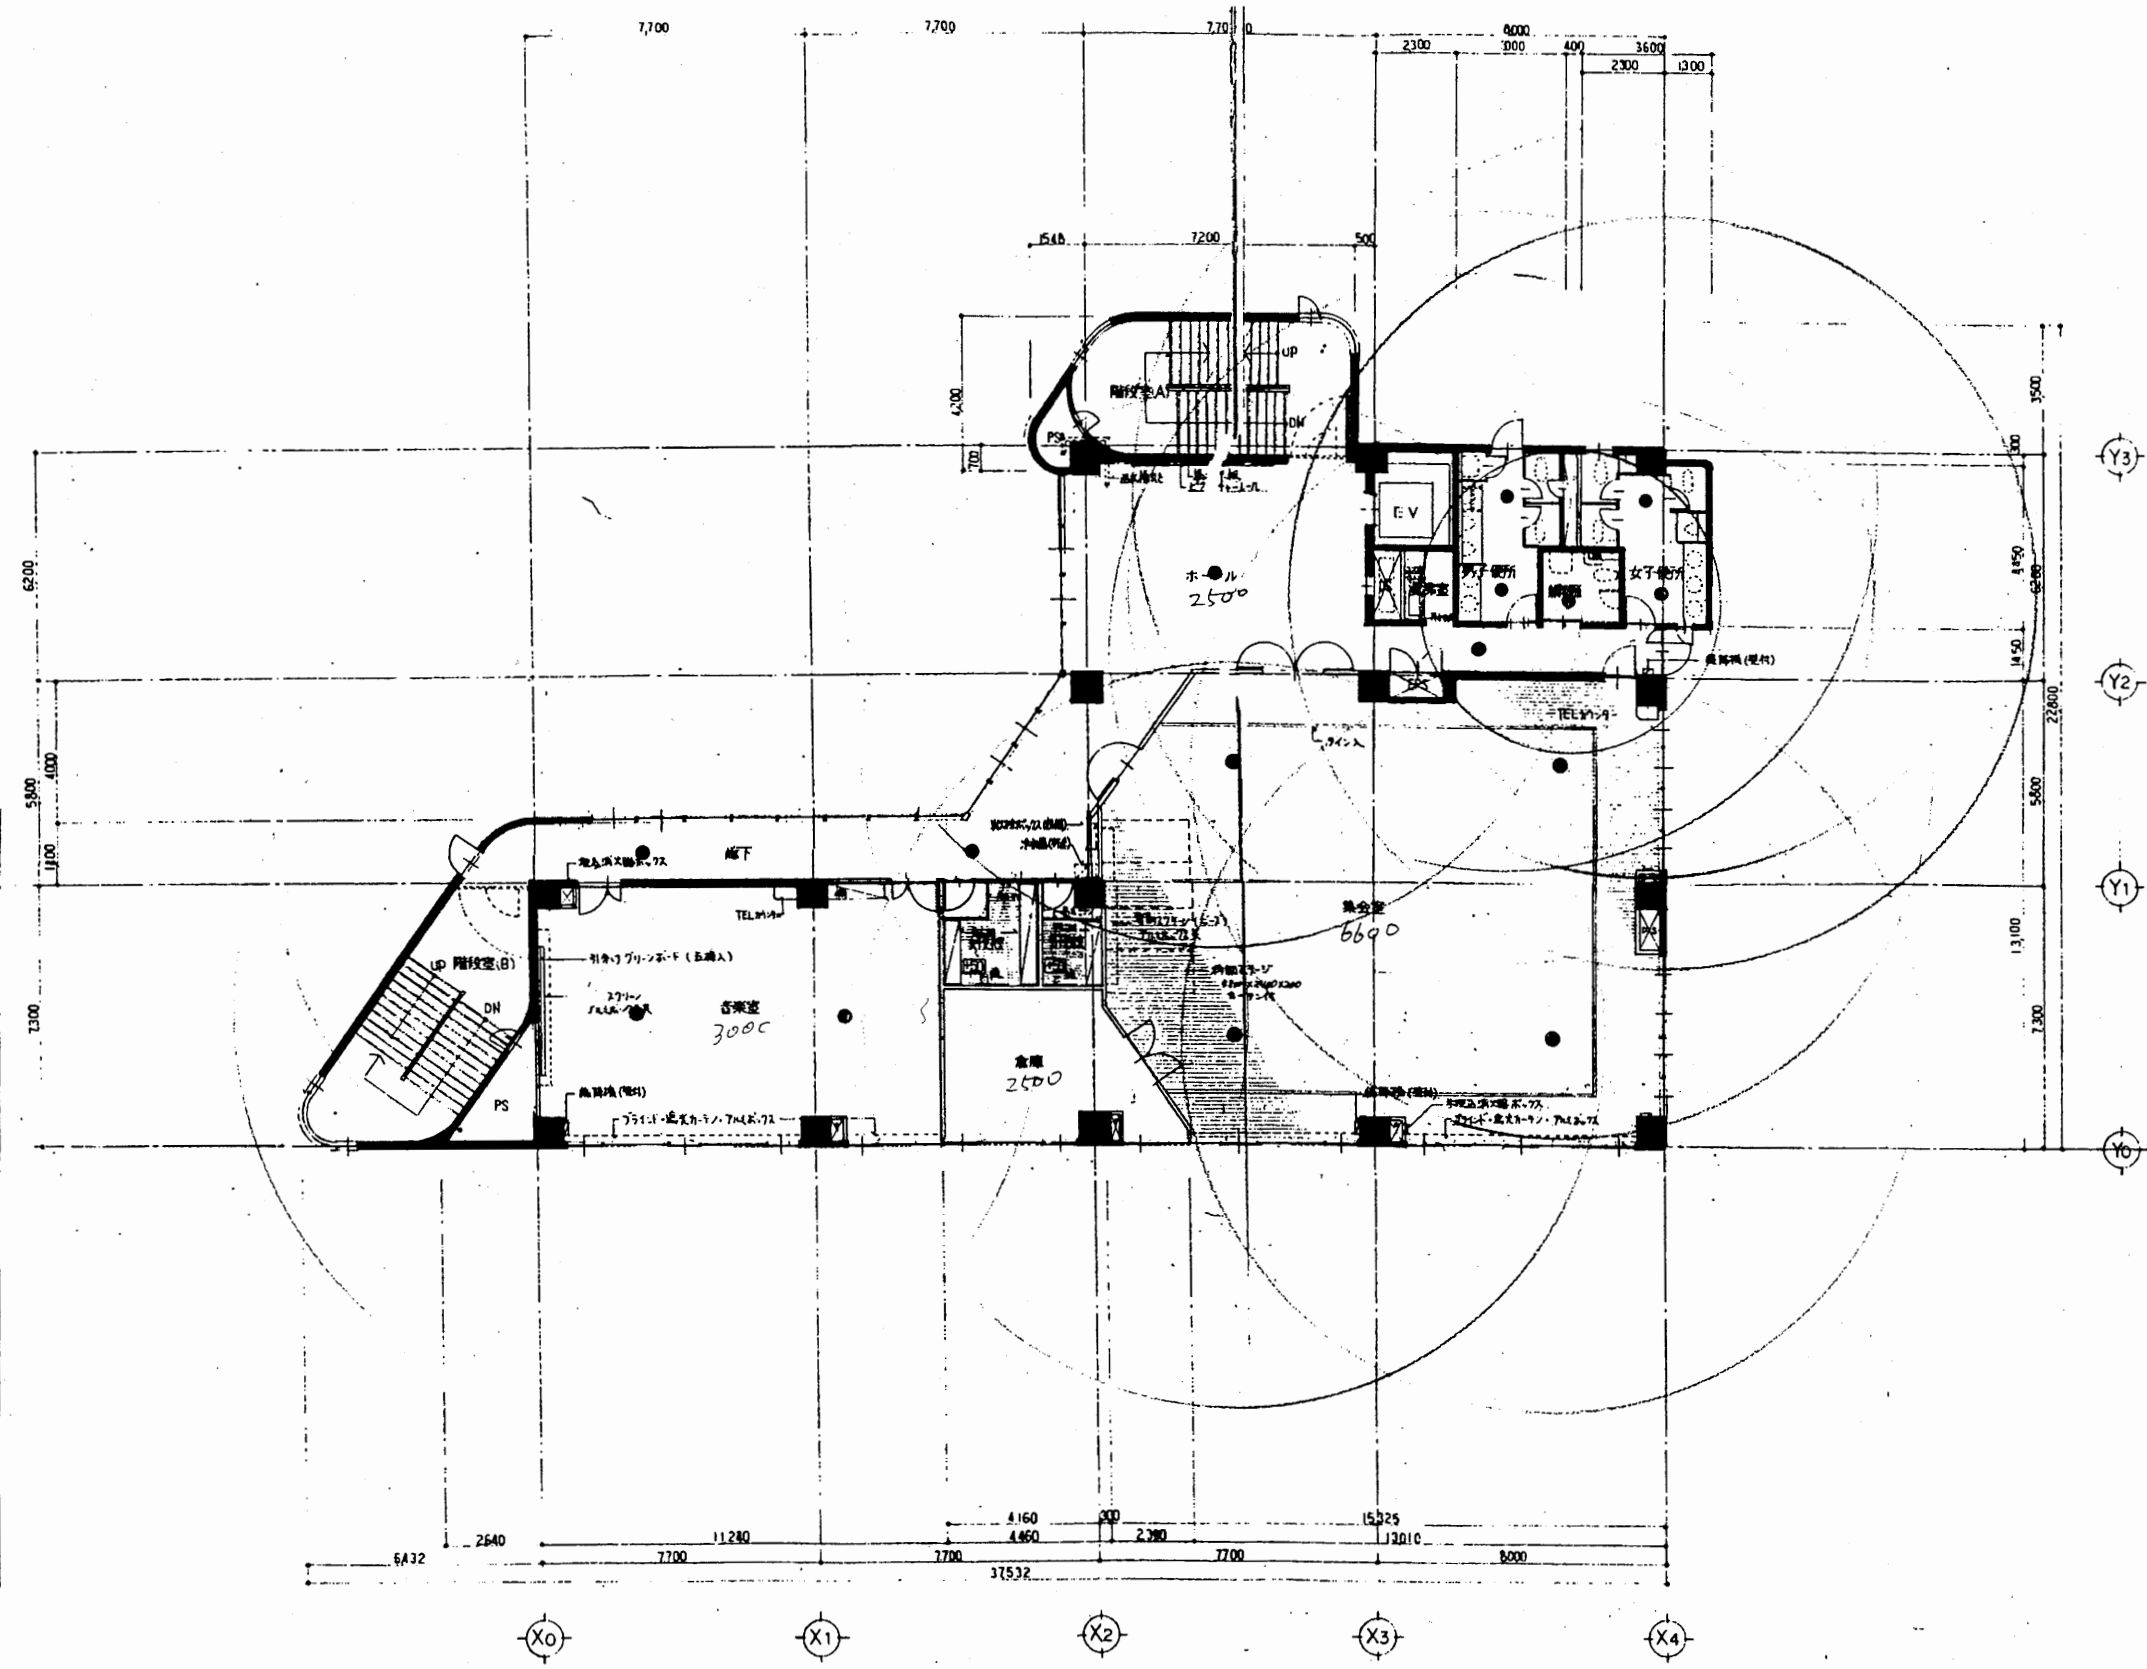

4階平面図 S 1:200

追浜行政C


工事名	追浜行政センターほか9か所建築基準法第12条定期点検業務委託			設計者資格 氏名	級建築士登録第 号			課長	主査等	担当者	横須賀市 財政部 FM推進課
図面名称	4階平面図 (非常照明)	図番		縮尺	S 1:200	作図	平成	年	月	日	

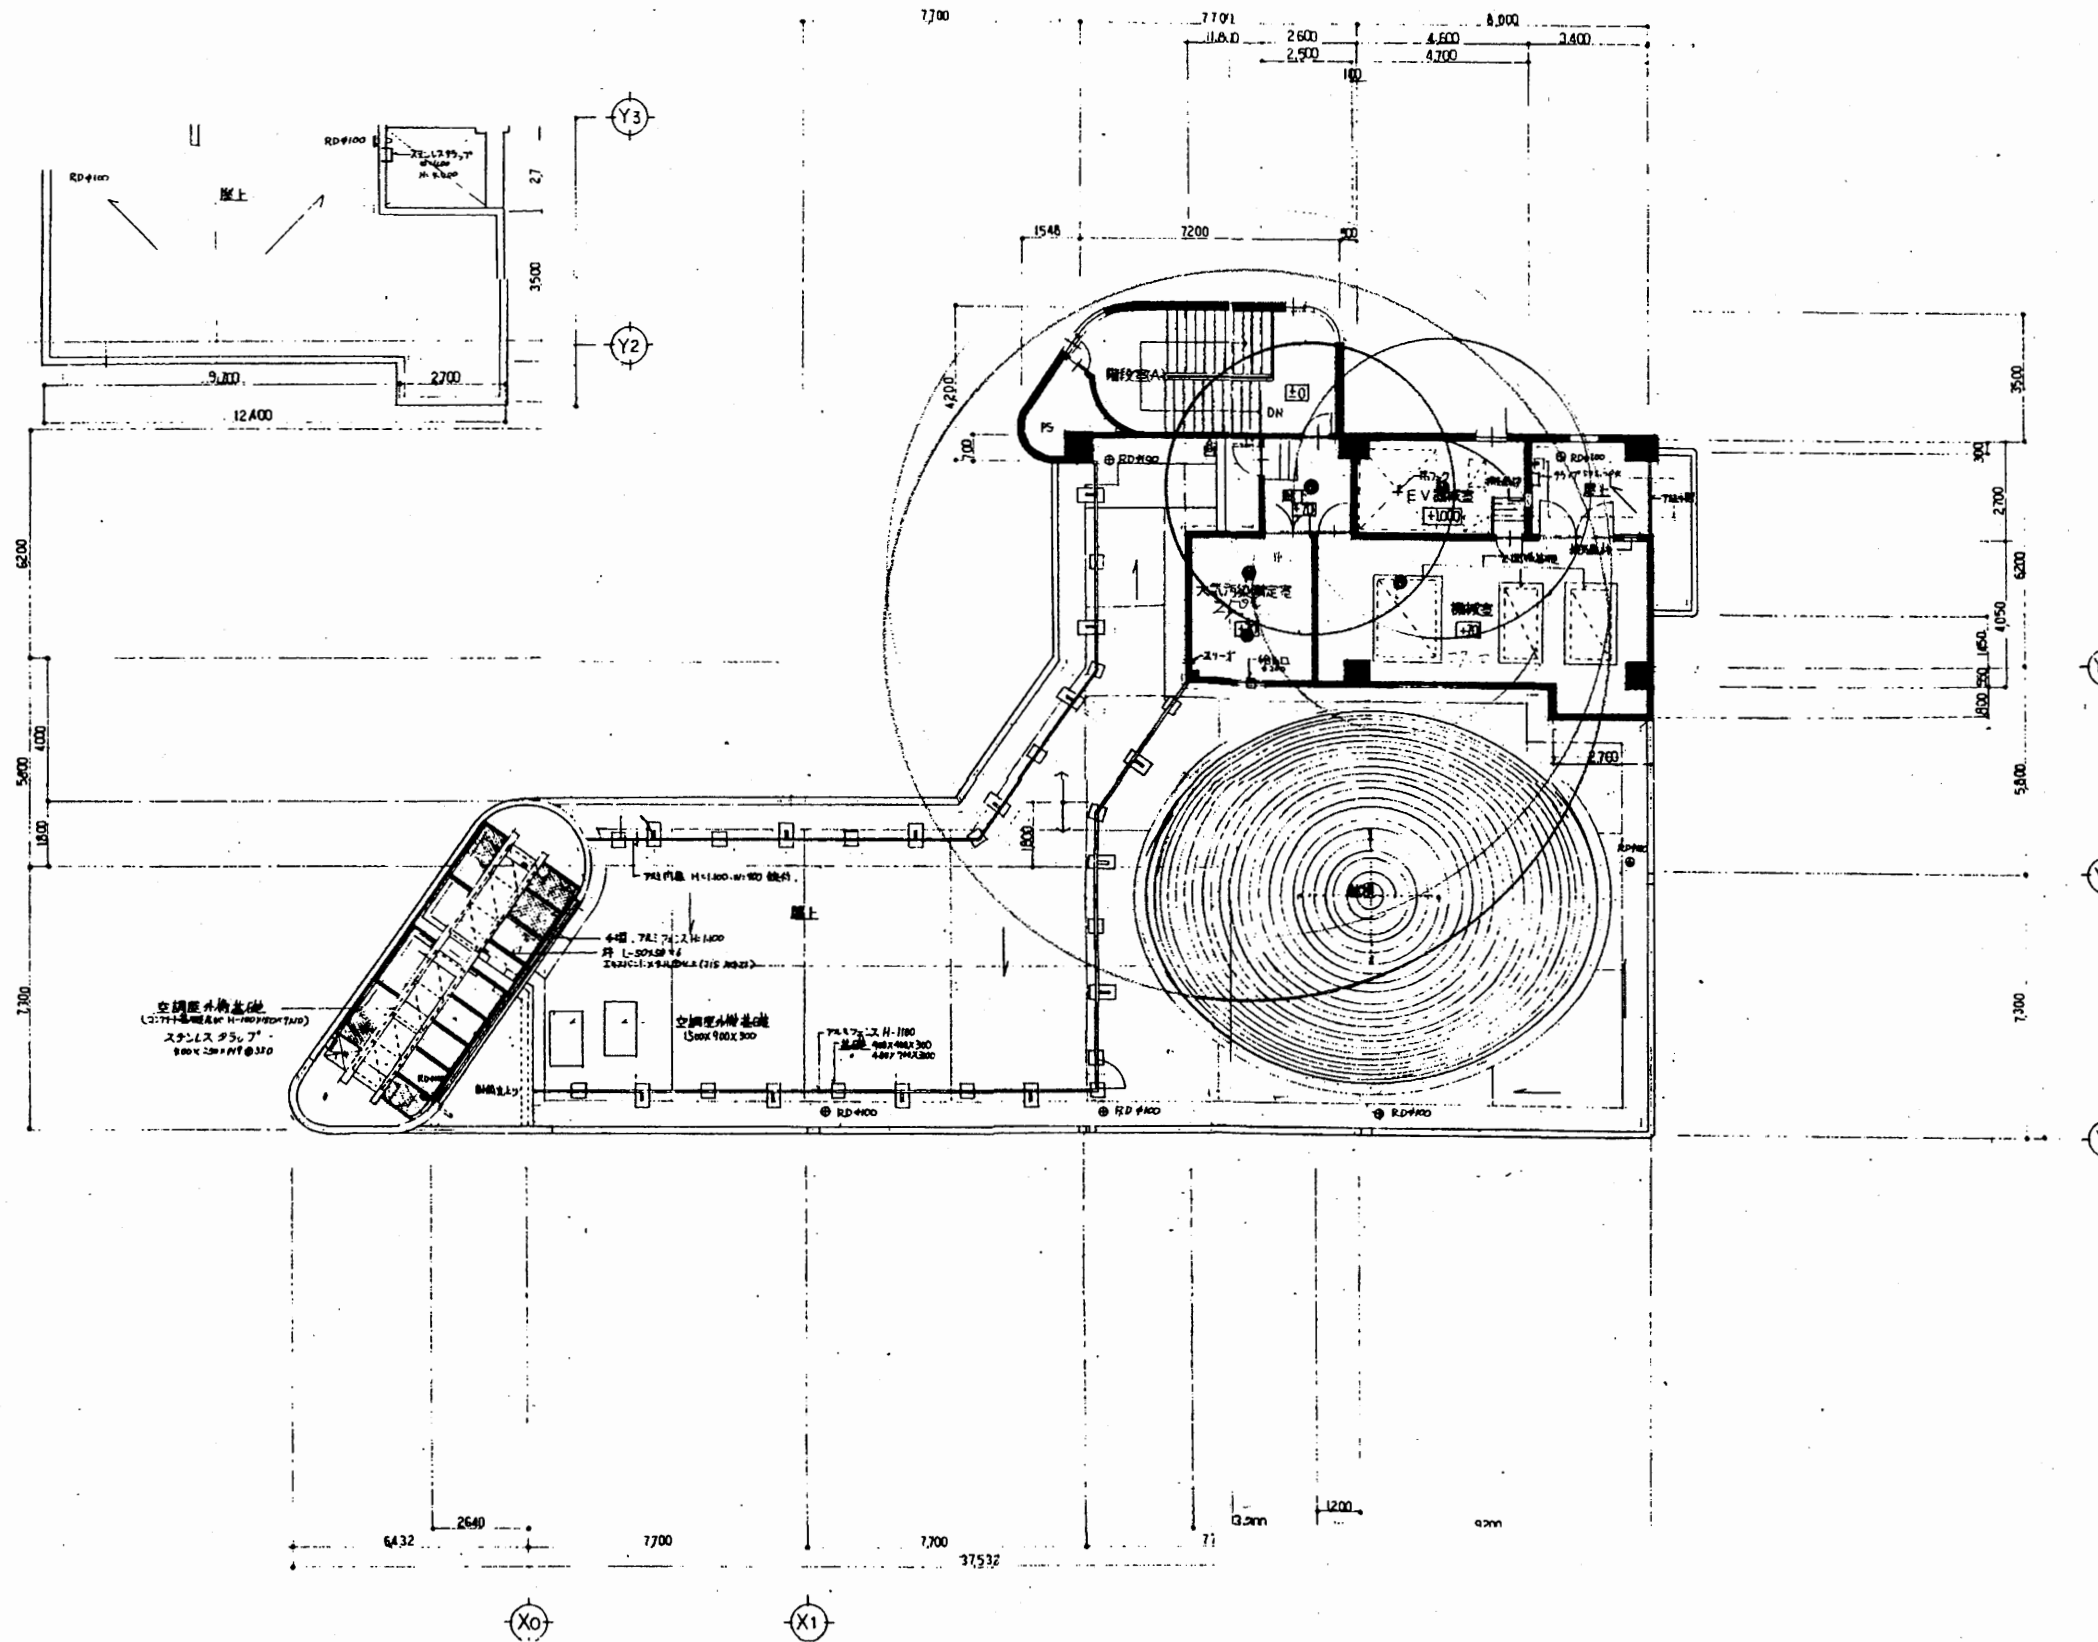

5階平面図 S 1:200


追浜行政C

工事名	追浜行政センターほか9か所建築基準法第12条定期点検業務委託			設計者資格 氏名	級建築士登録第 号			課長	主査等	担当者	横須賀市 財政部 FM推進課
図面名称	5階平面図 (非常照明)	図番		縮尺	S 1:200	作図	平成 年 月 日				

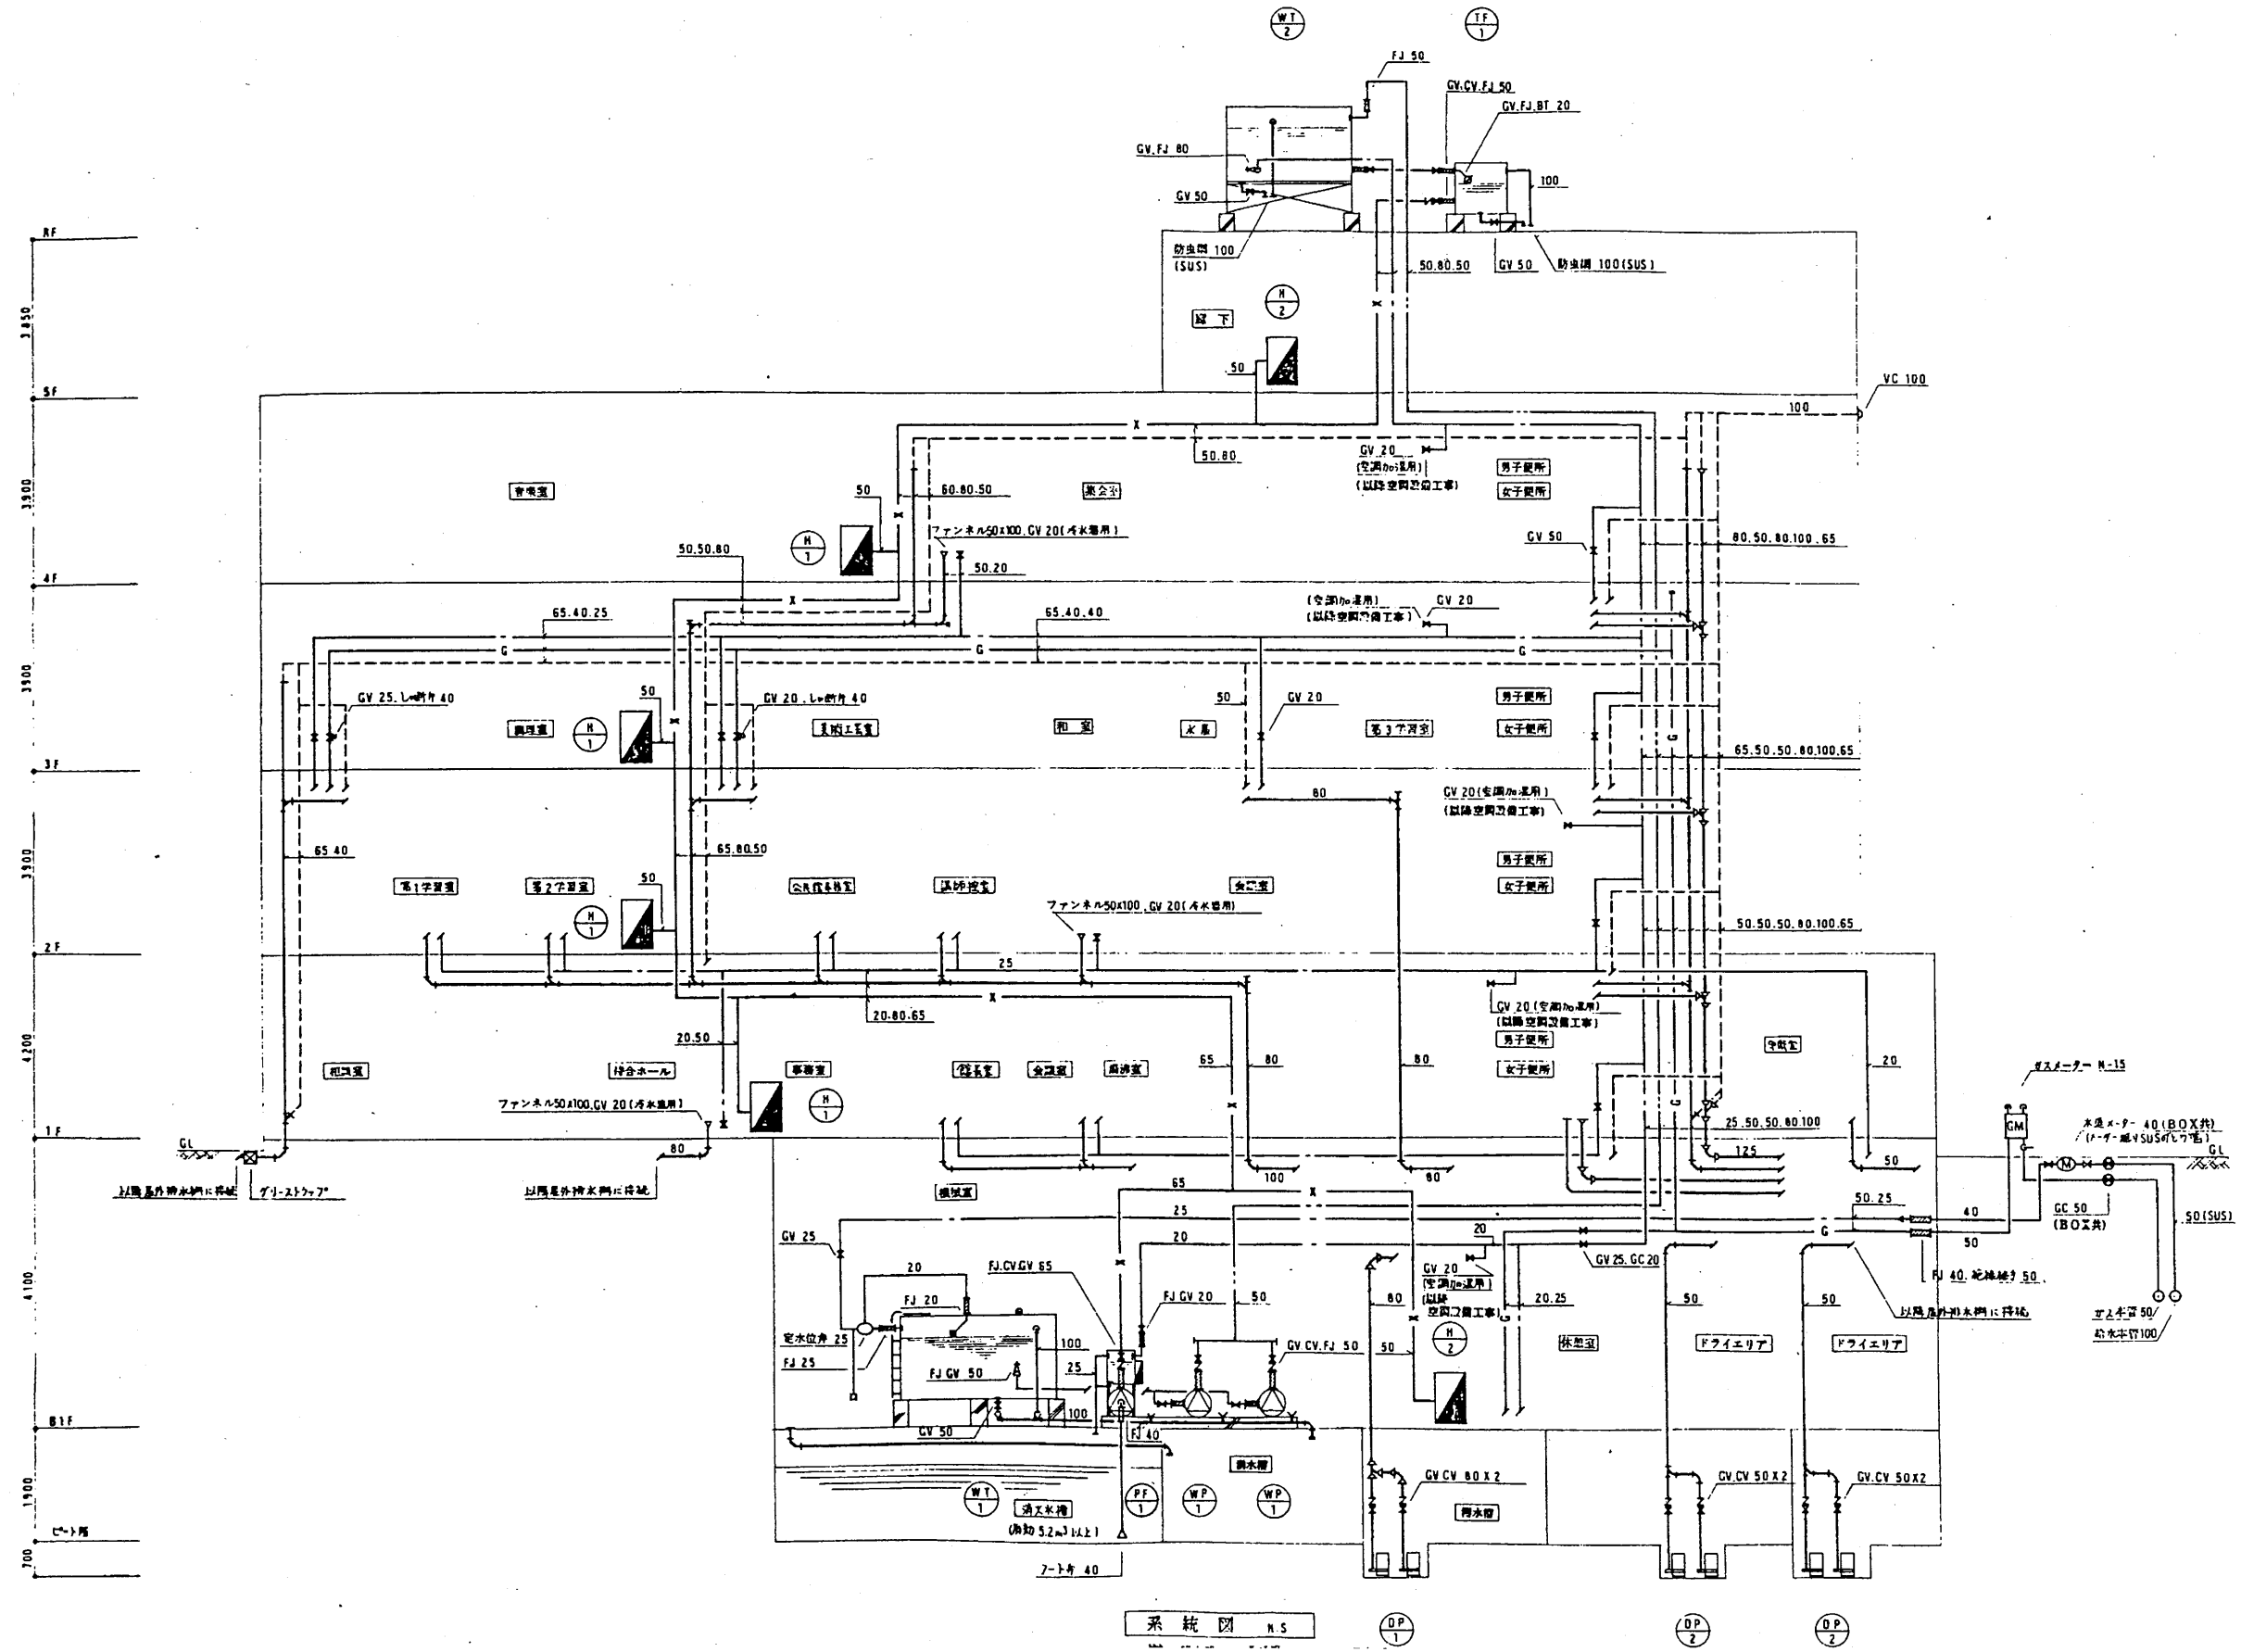

追浜行政C

工事名	追浜行政センターほか9か所建築基準法第12条定期点検業務委託			設計者資格 氏名	級建築士登録第 号		課長	主査等	担当者	横須賀市 財政部 FM推進課
図面名称	設備図	図番	縮尺	作図	平成	年月日				

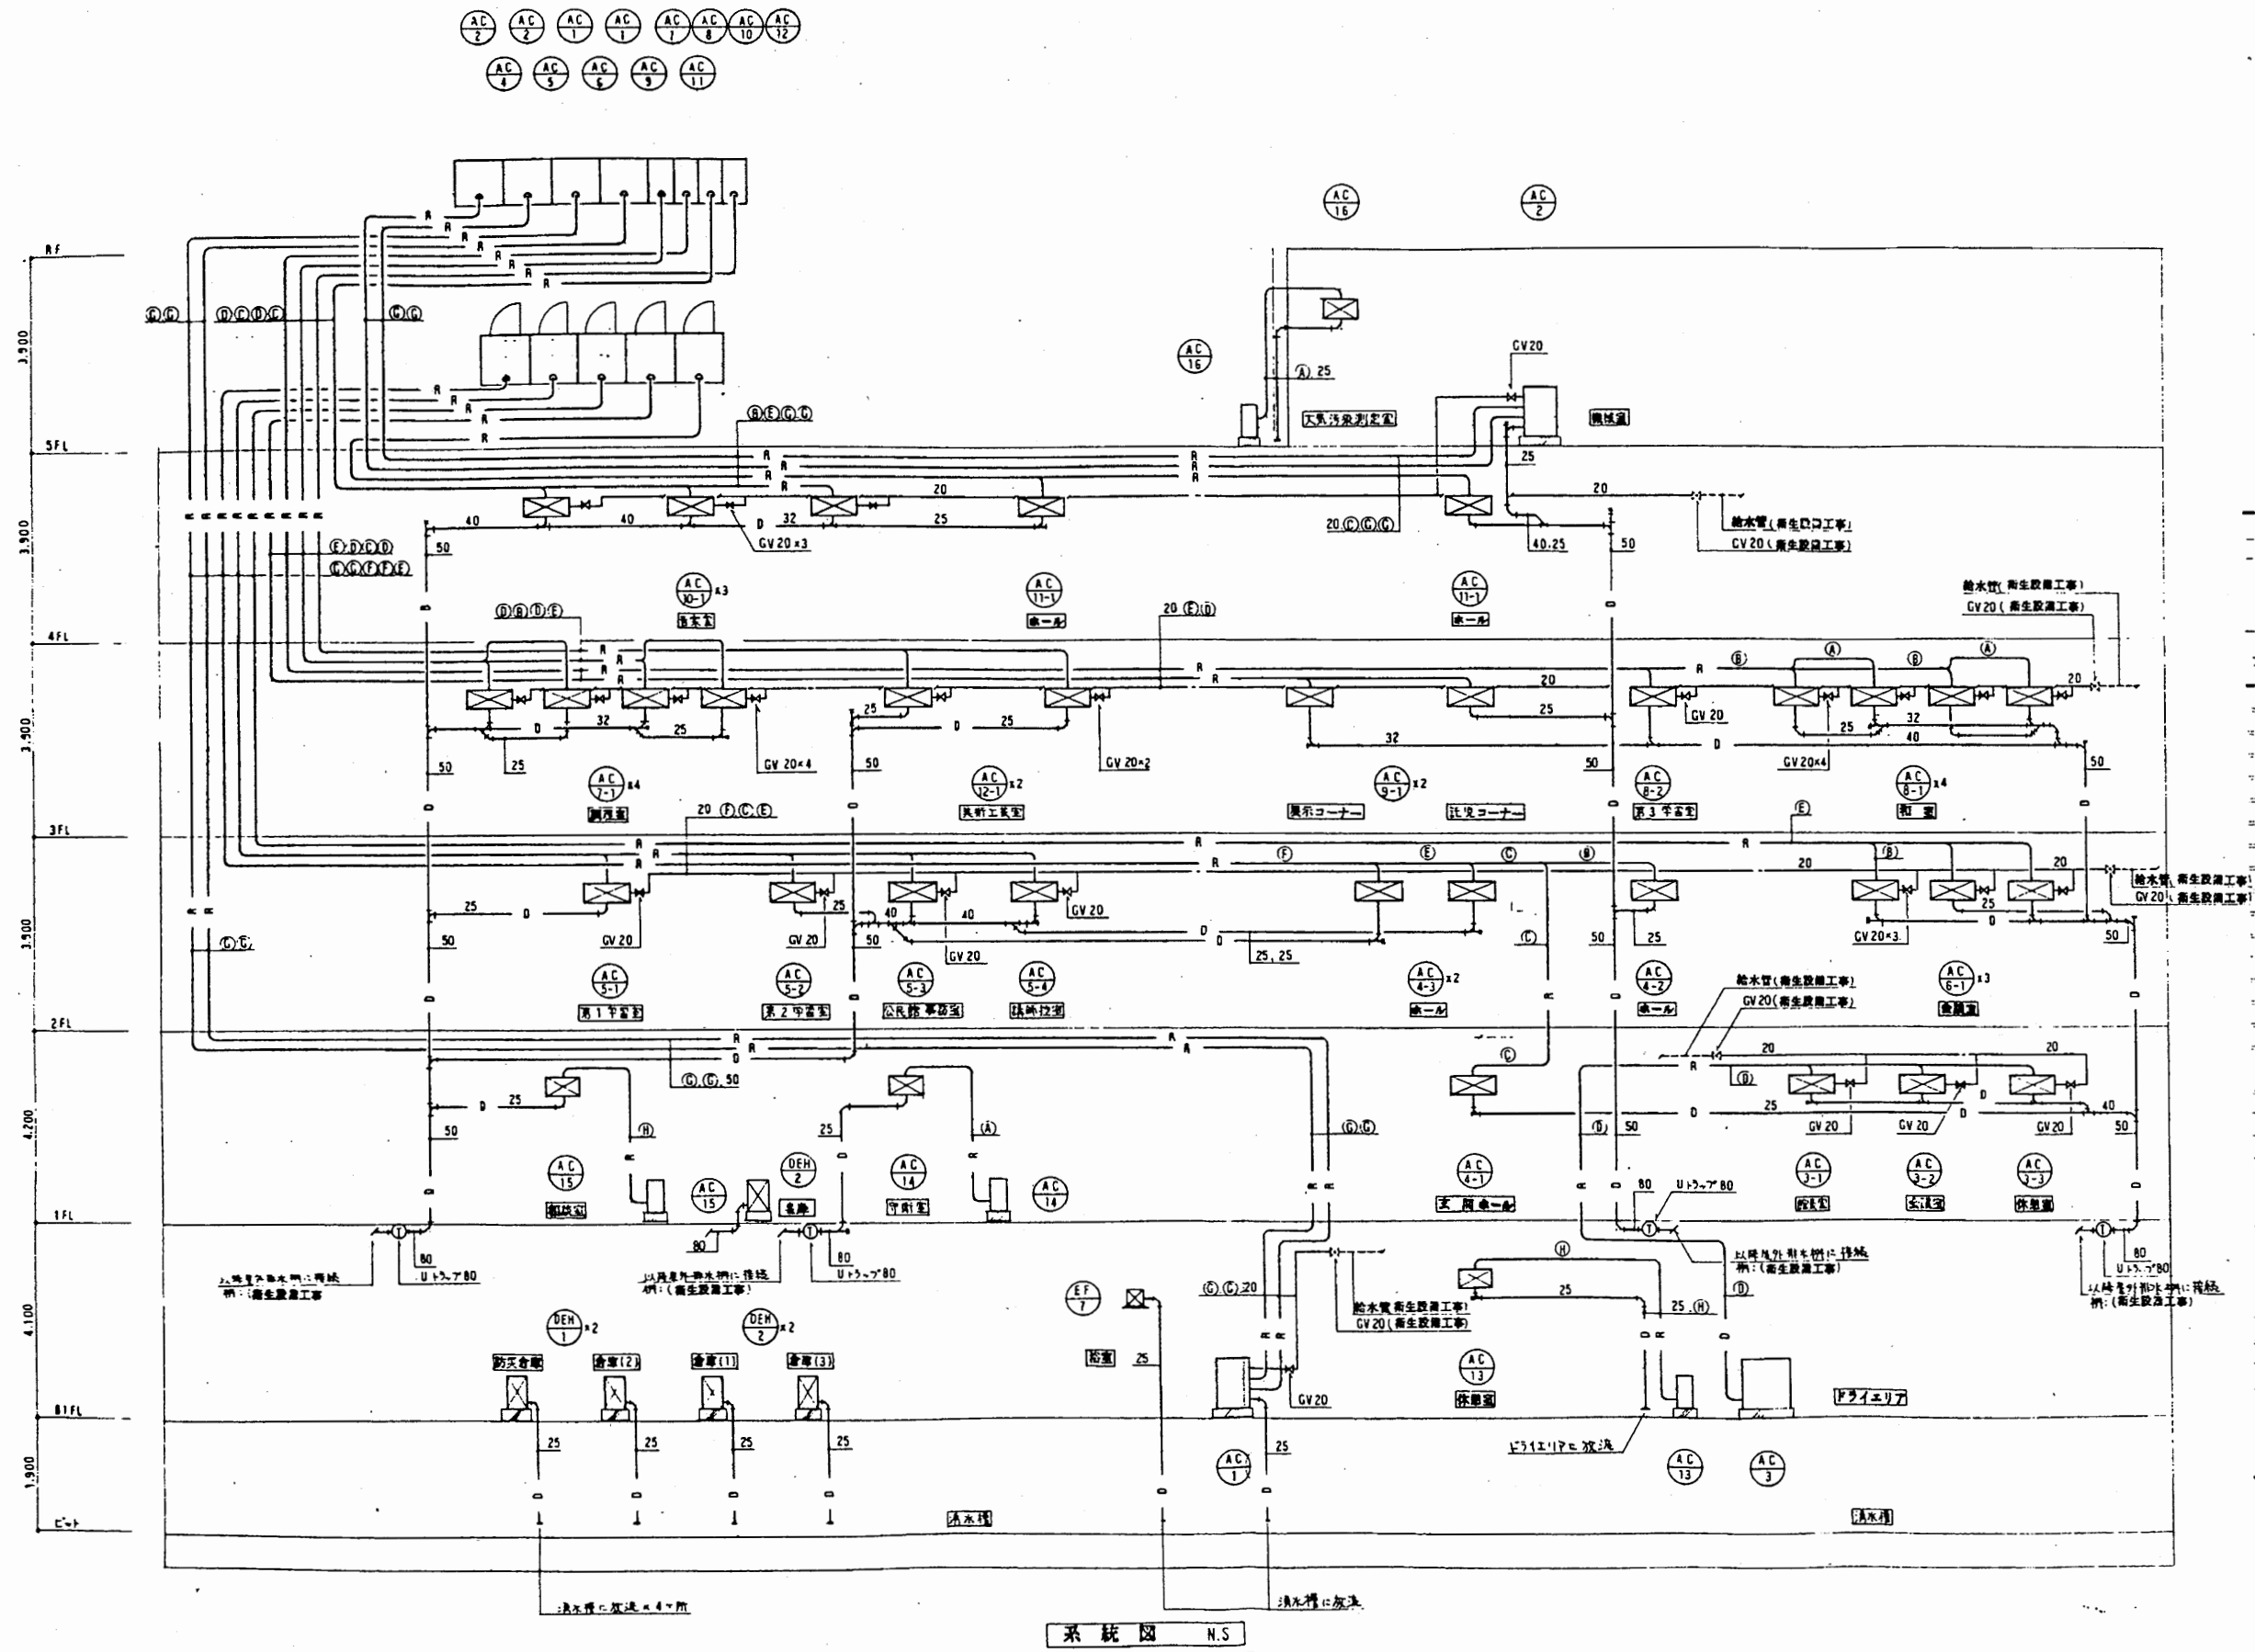


追浜行政C

工事名	追浜行政センターほか9か所建築基準法第12条定期点検業務委託			設計者資格 氏名	級建築士登録第 _____ 号		課長	主査等	担当者	横須賀市 財政部 FM推進課
図面名称	設備図	図番	縮尺	作図	平成	年	月	日		

注) 寸法配管サイズは下記による。

記号	ガス管	配管	備考
Ⓐ	12.7"	6.35"	
Ⓑ	15.88"	9.52"	
Ⓒ	19.05"	12.7"	
Ⓓ	22.2"	12.7"	
Ⓔ	25.4"	12.7"	
Ⓕ	28.6"	12.7"	
Ⓖ	25.4"	15.88"	
Ⓗ	9.52"	6.35"	

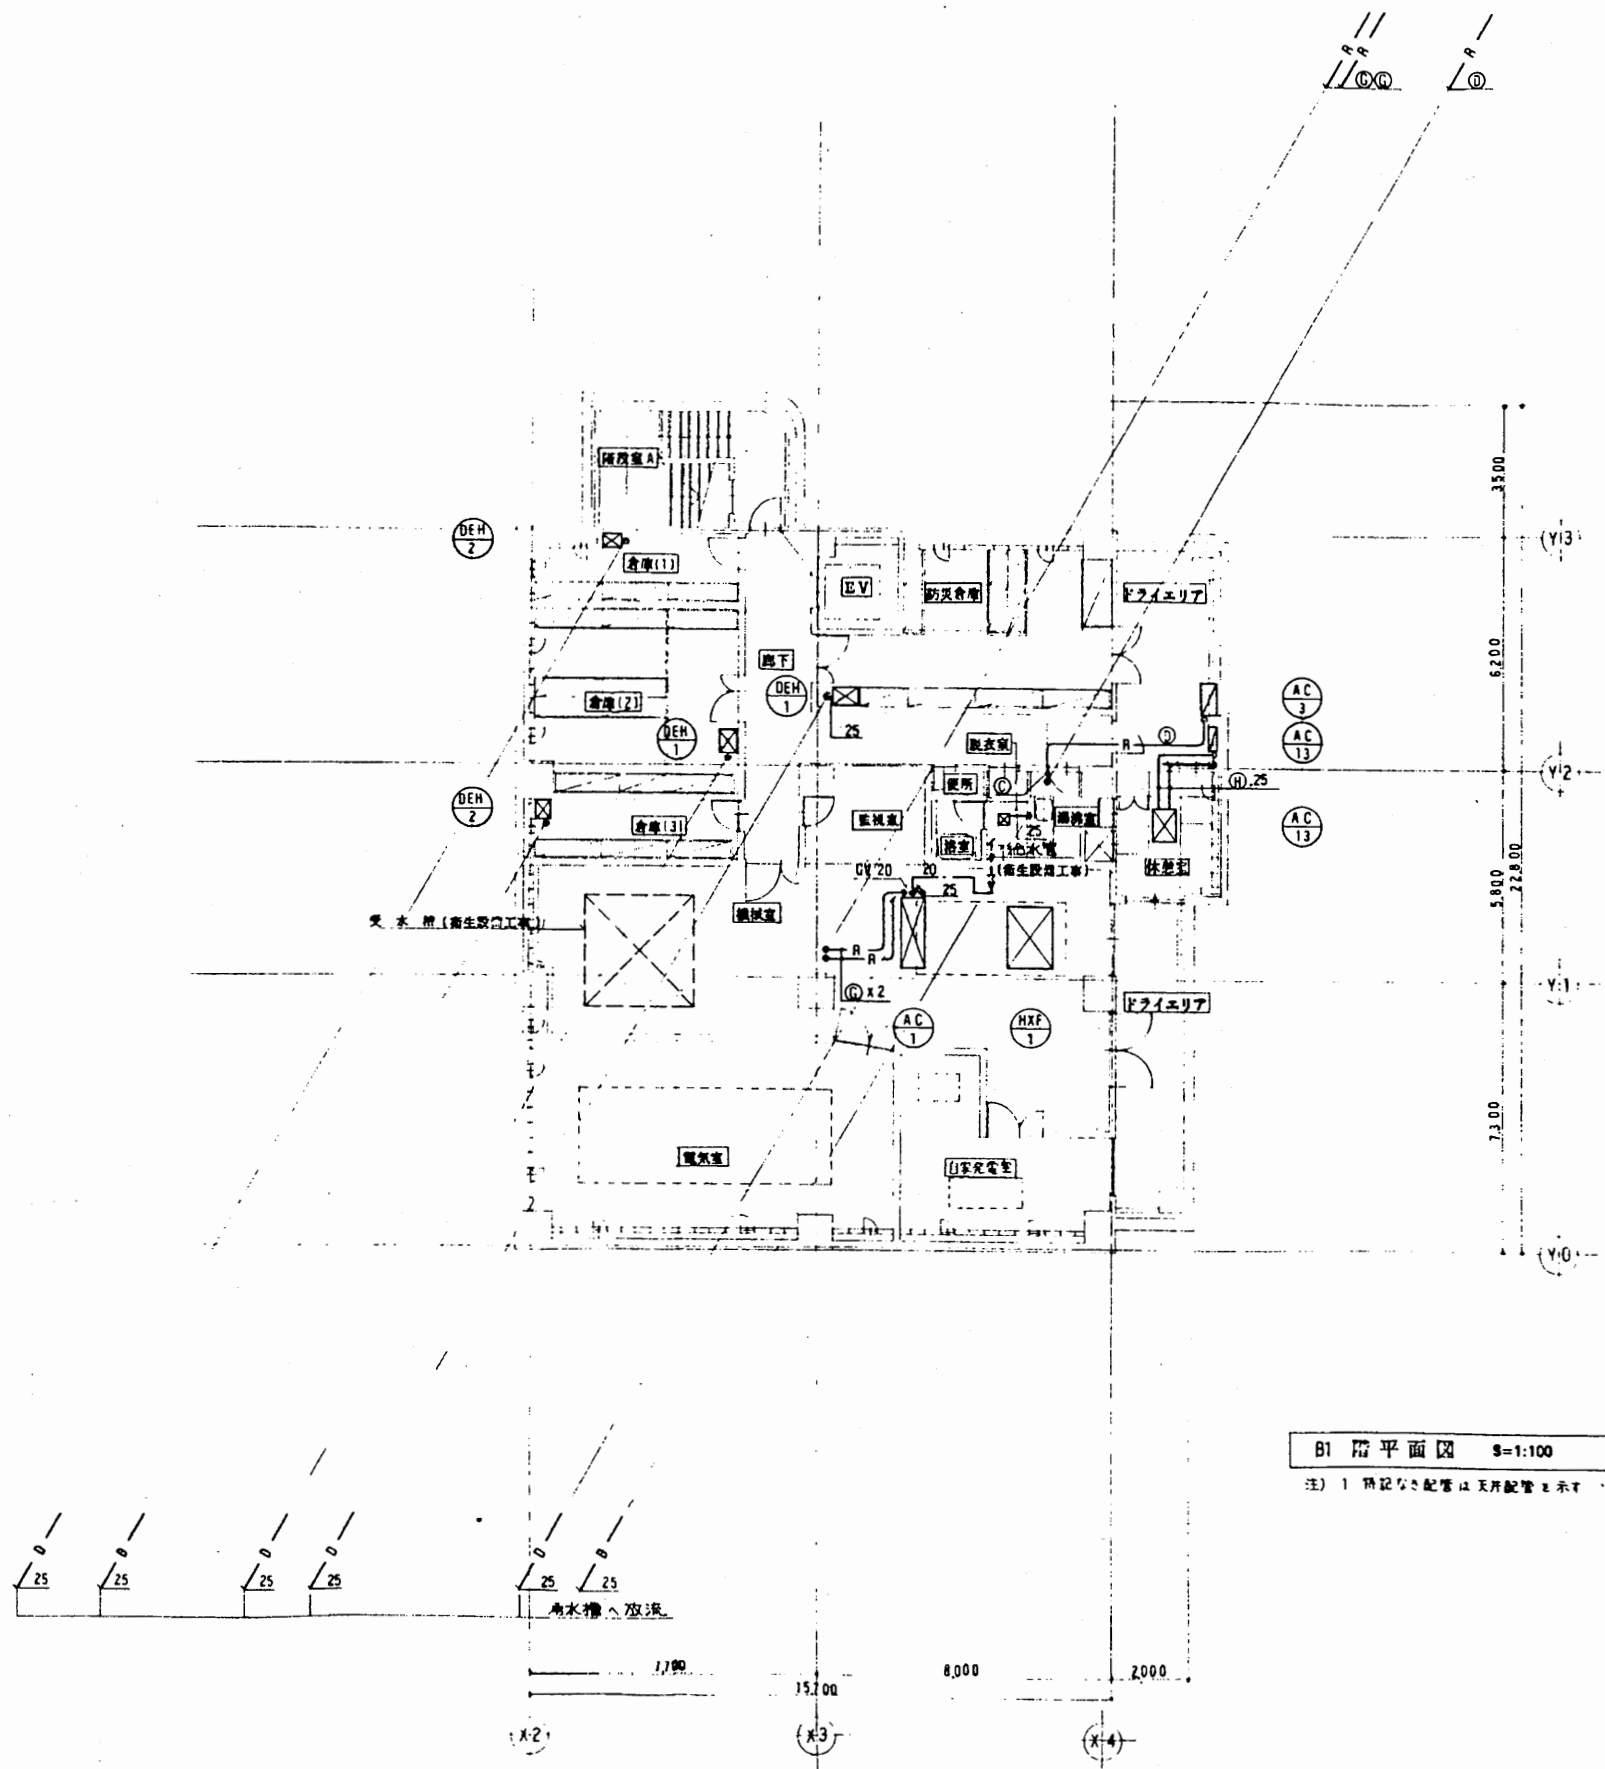


B1階平面図 1/100

注) 1 簡記の配管は天井配管を示す


追浜行政C

工事名	追浜行政センターほか9か所建築基準法第12条定期点検業務委託		設計者資格 氏名	級建築士登録第 号		課長	主査等	担当者	横須賀市 財政部 FM推進課
図面名称	設備図	図番	縮尺	作図	平成 年 月 日				

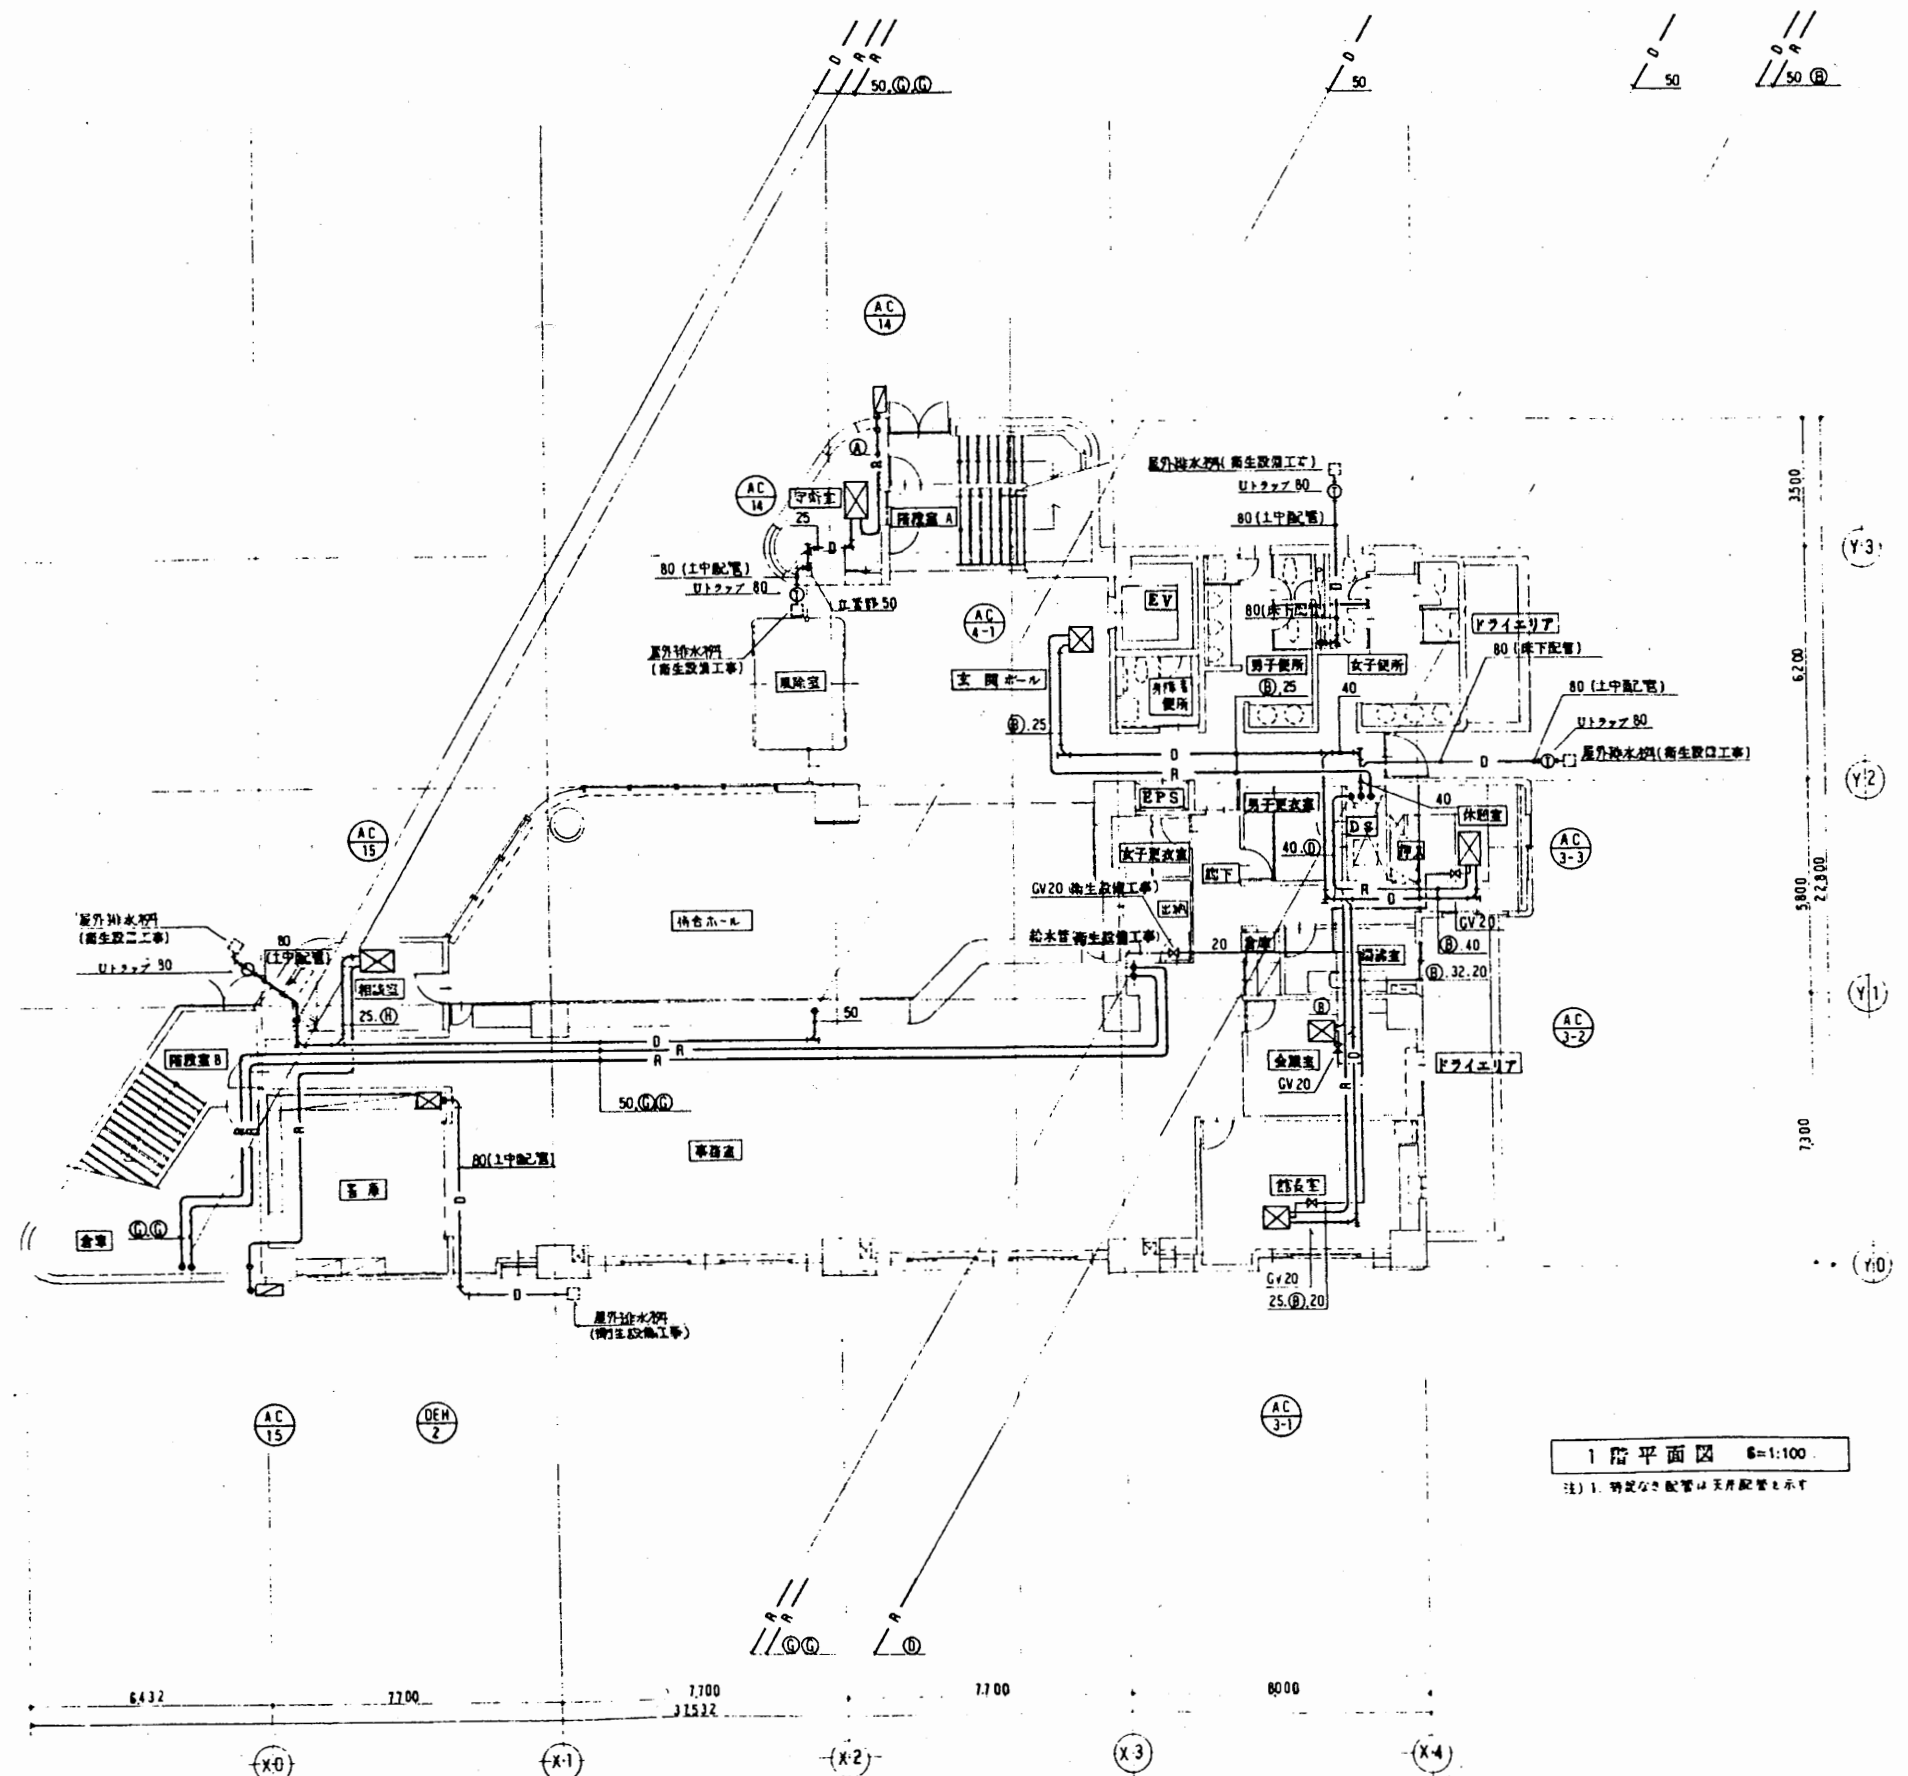


追浜行政C

工事名	追浜行政センターほか9か所建築基準法第12条定期点検業務委託		設計者資格 氏名	級建築士登録第 号		課長	主査等	担当者	横須賀市 財政部 FM推進課
図面名称	設備図	図番	縮尺	作図	平成 年 月 日				

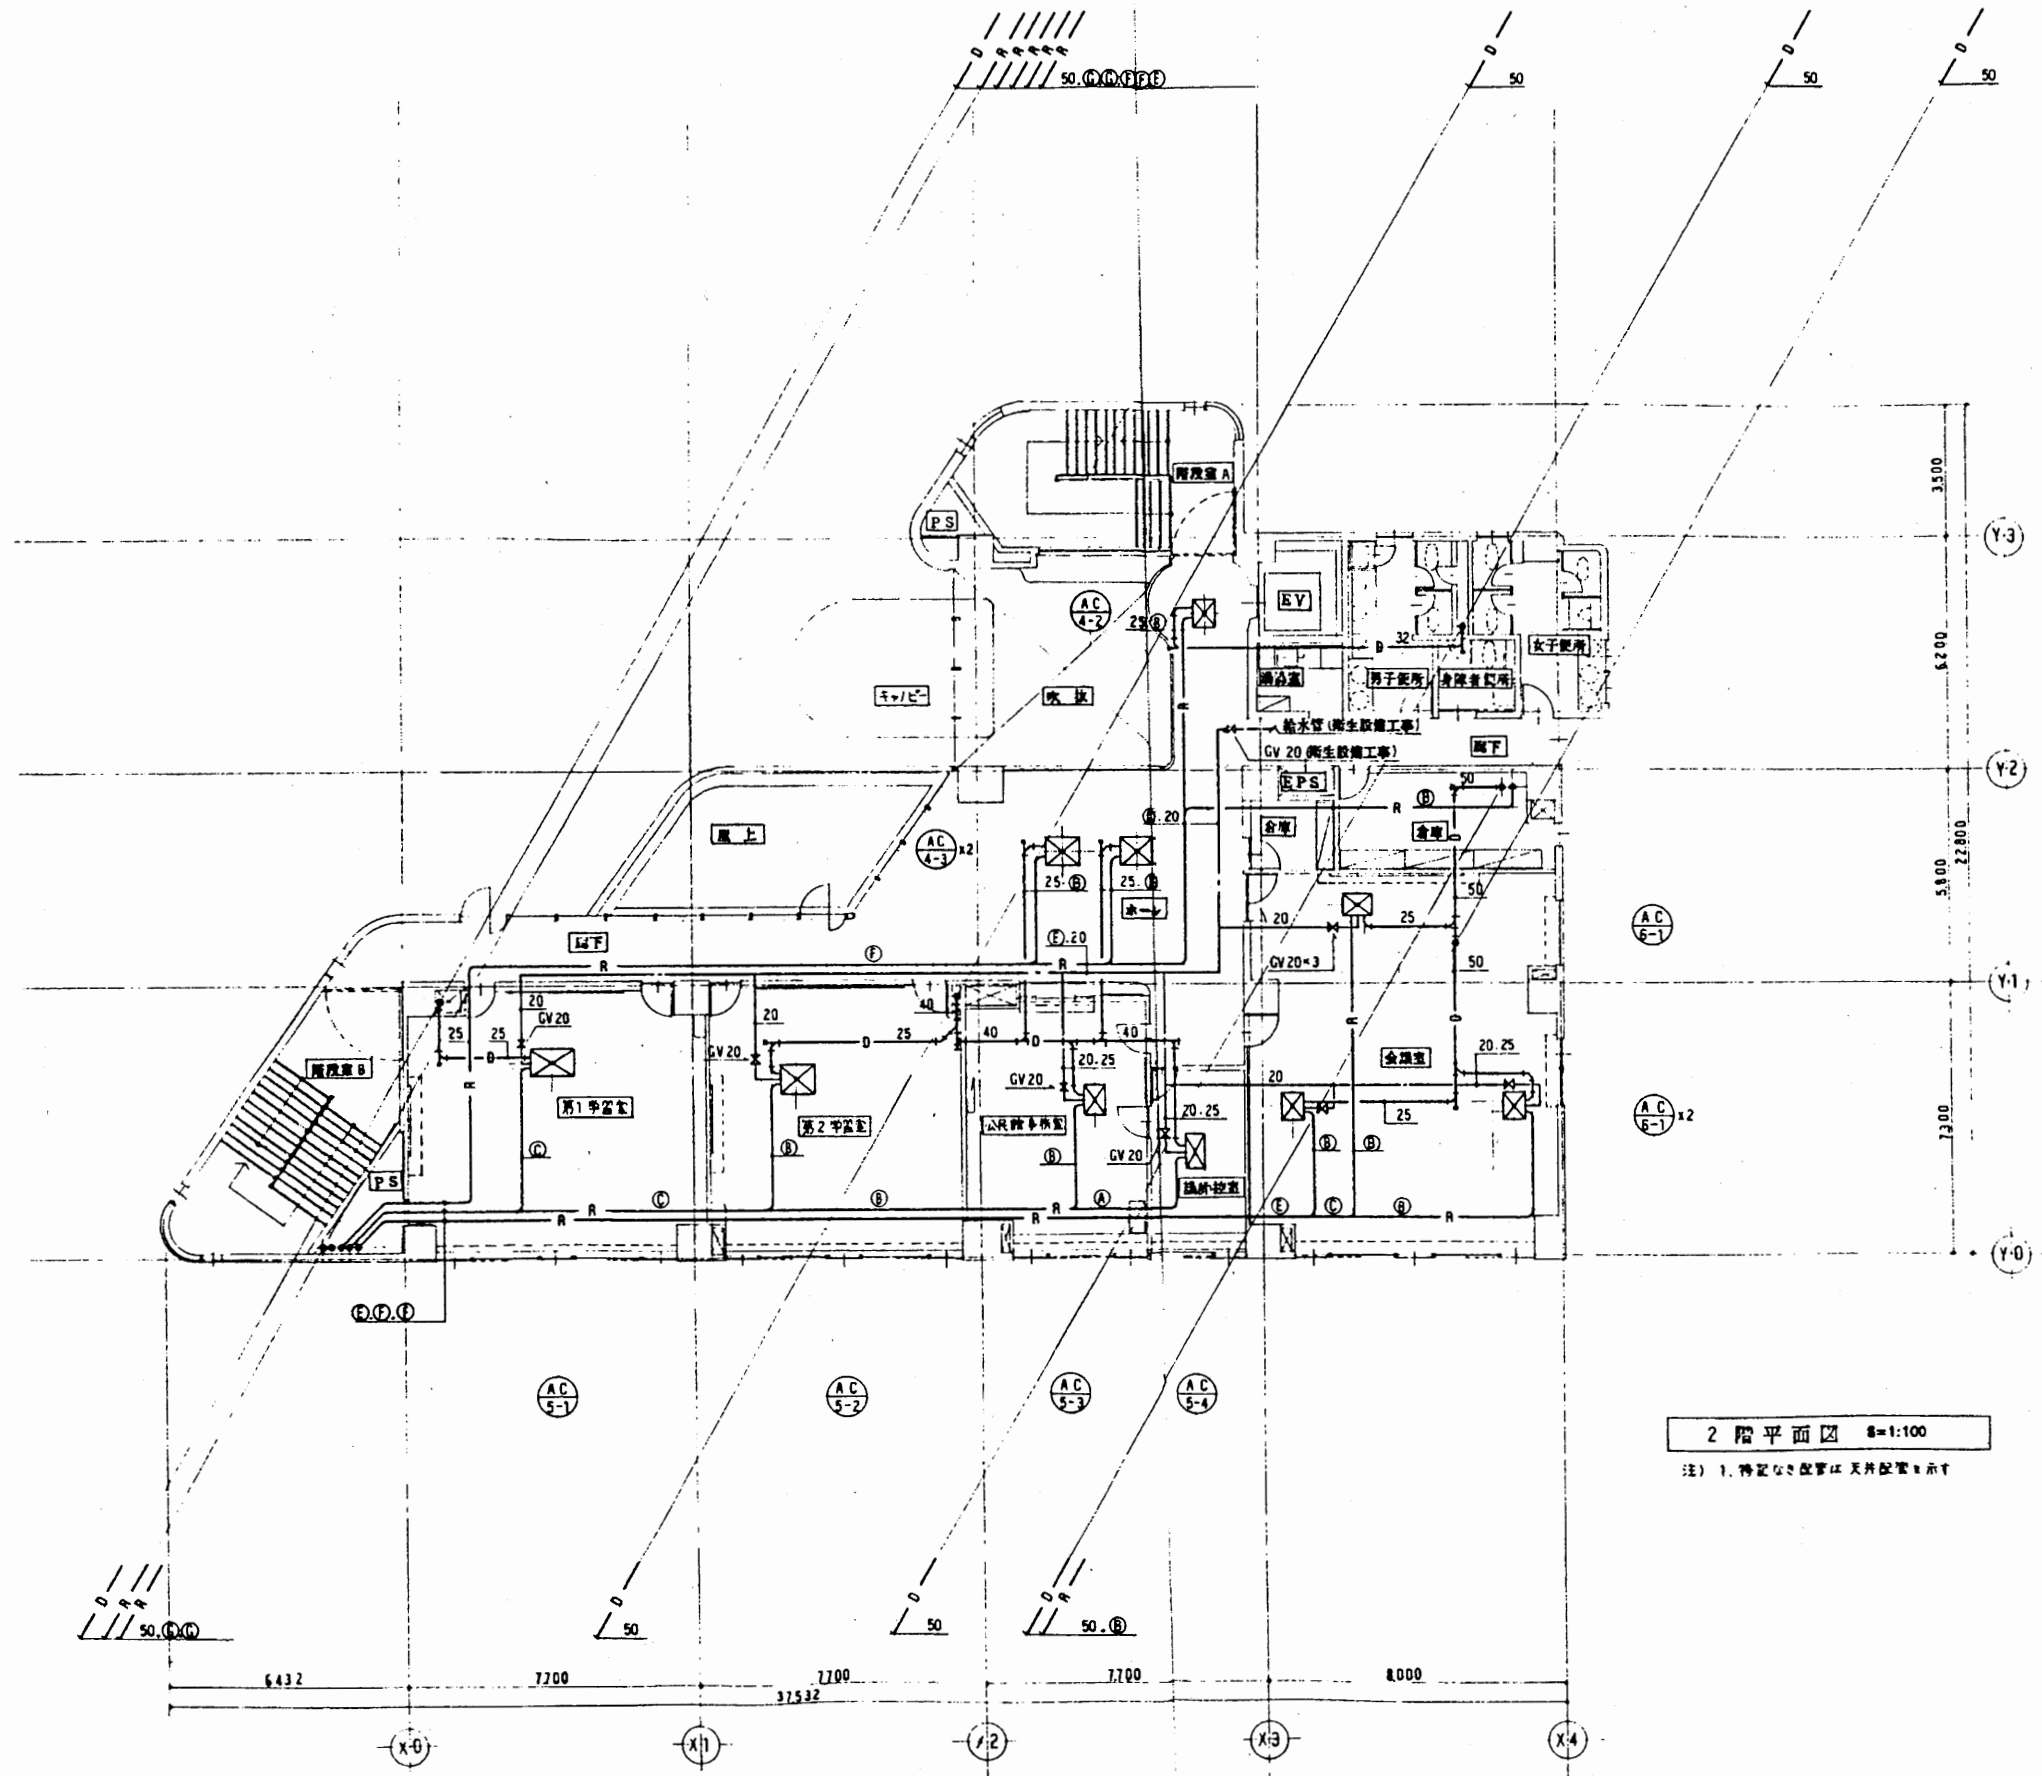

追浜行政C


工事名	追浜行政センターほか9か所建築基準法第12条定期点検業務委託		設計者資格 氏名	級建築士登録第 号		課長	主査等	担当者	横須賀市 財政部 FM推進課
図面名称	設備図	図番	縮尺	作図	平成 年 月 日				

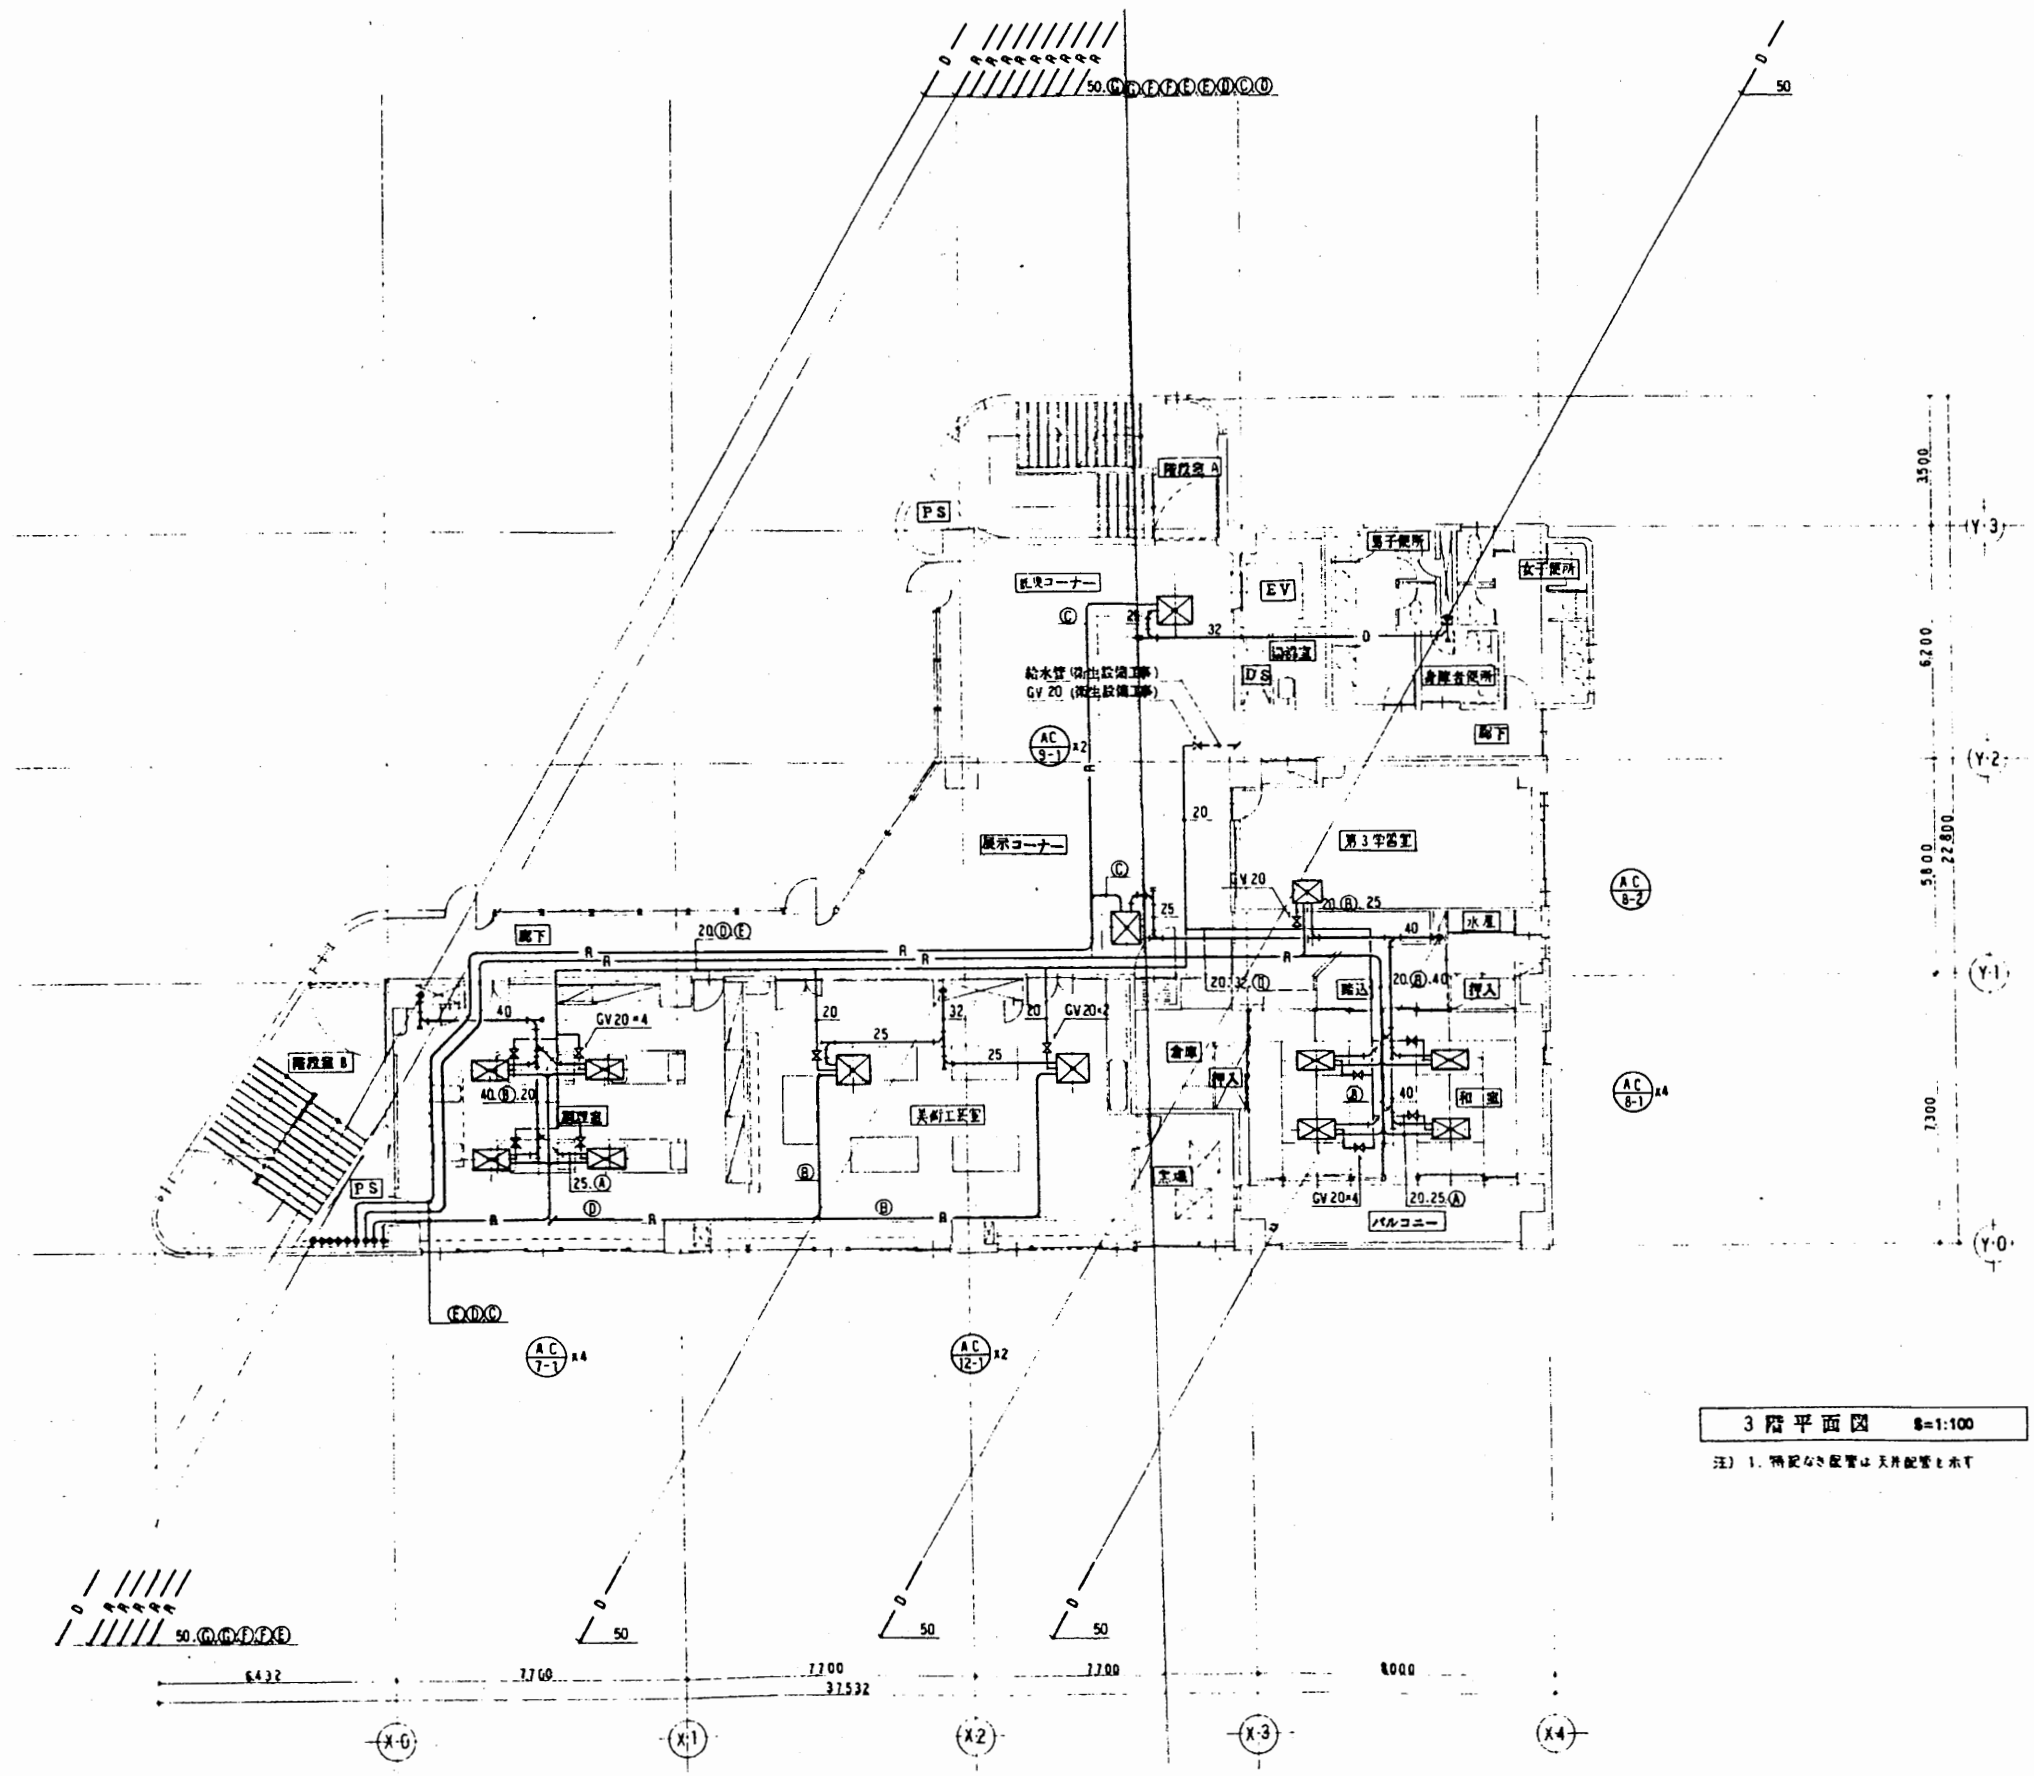

3階平面図 1/100
注) 1. 機器の配置は天吊設置と示す

追浜行政C


工事名	追浜行政センターほか9か所建築基準法第12条定期点検業務委託		設計者資格 氏名	級建築士登録第 号		課長	主査等	担当者	横須賀市 財政部 FM推進課
図面名称	設備図	図番	縮尺	作図	平成 年 月 日				

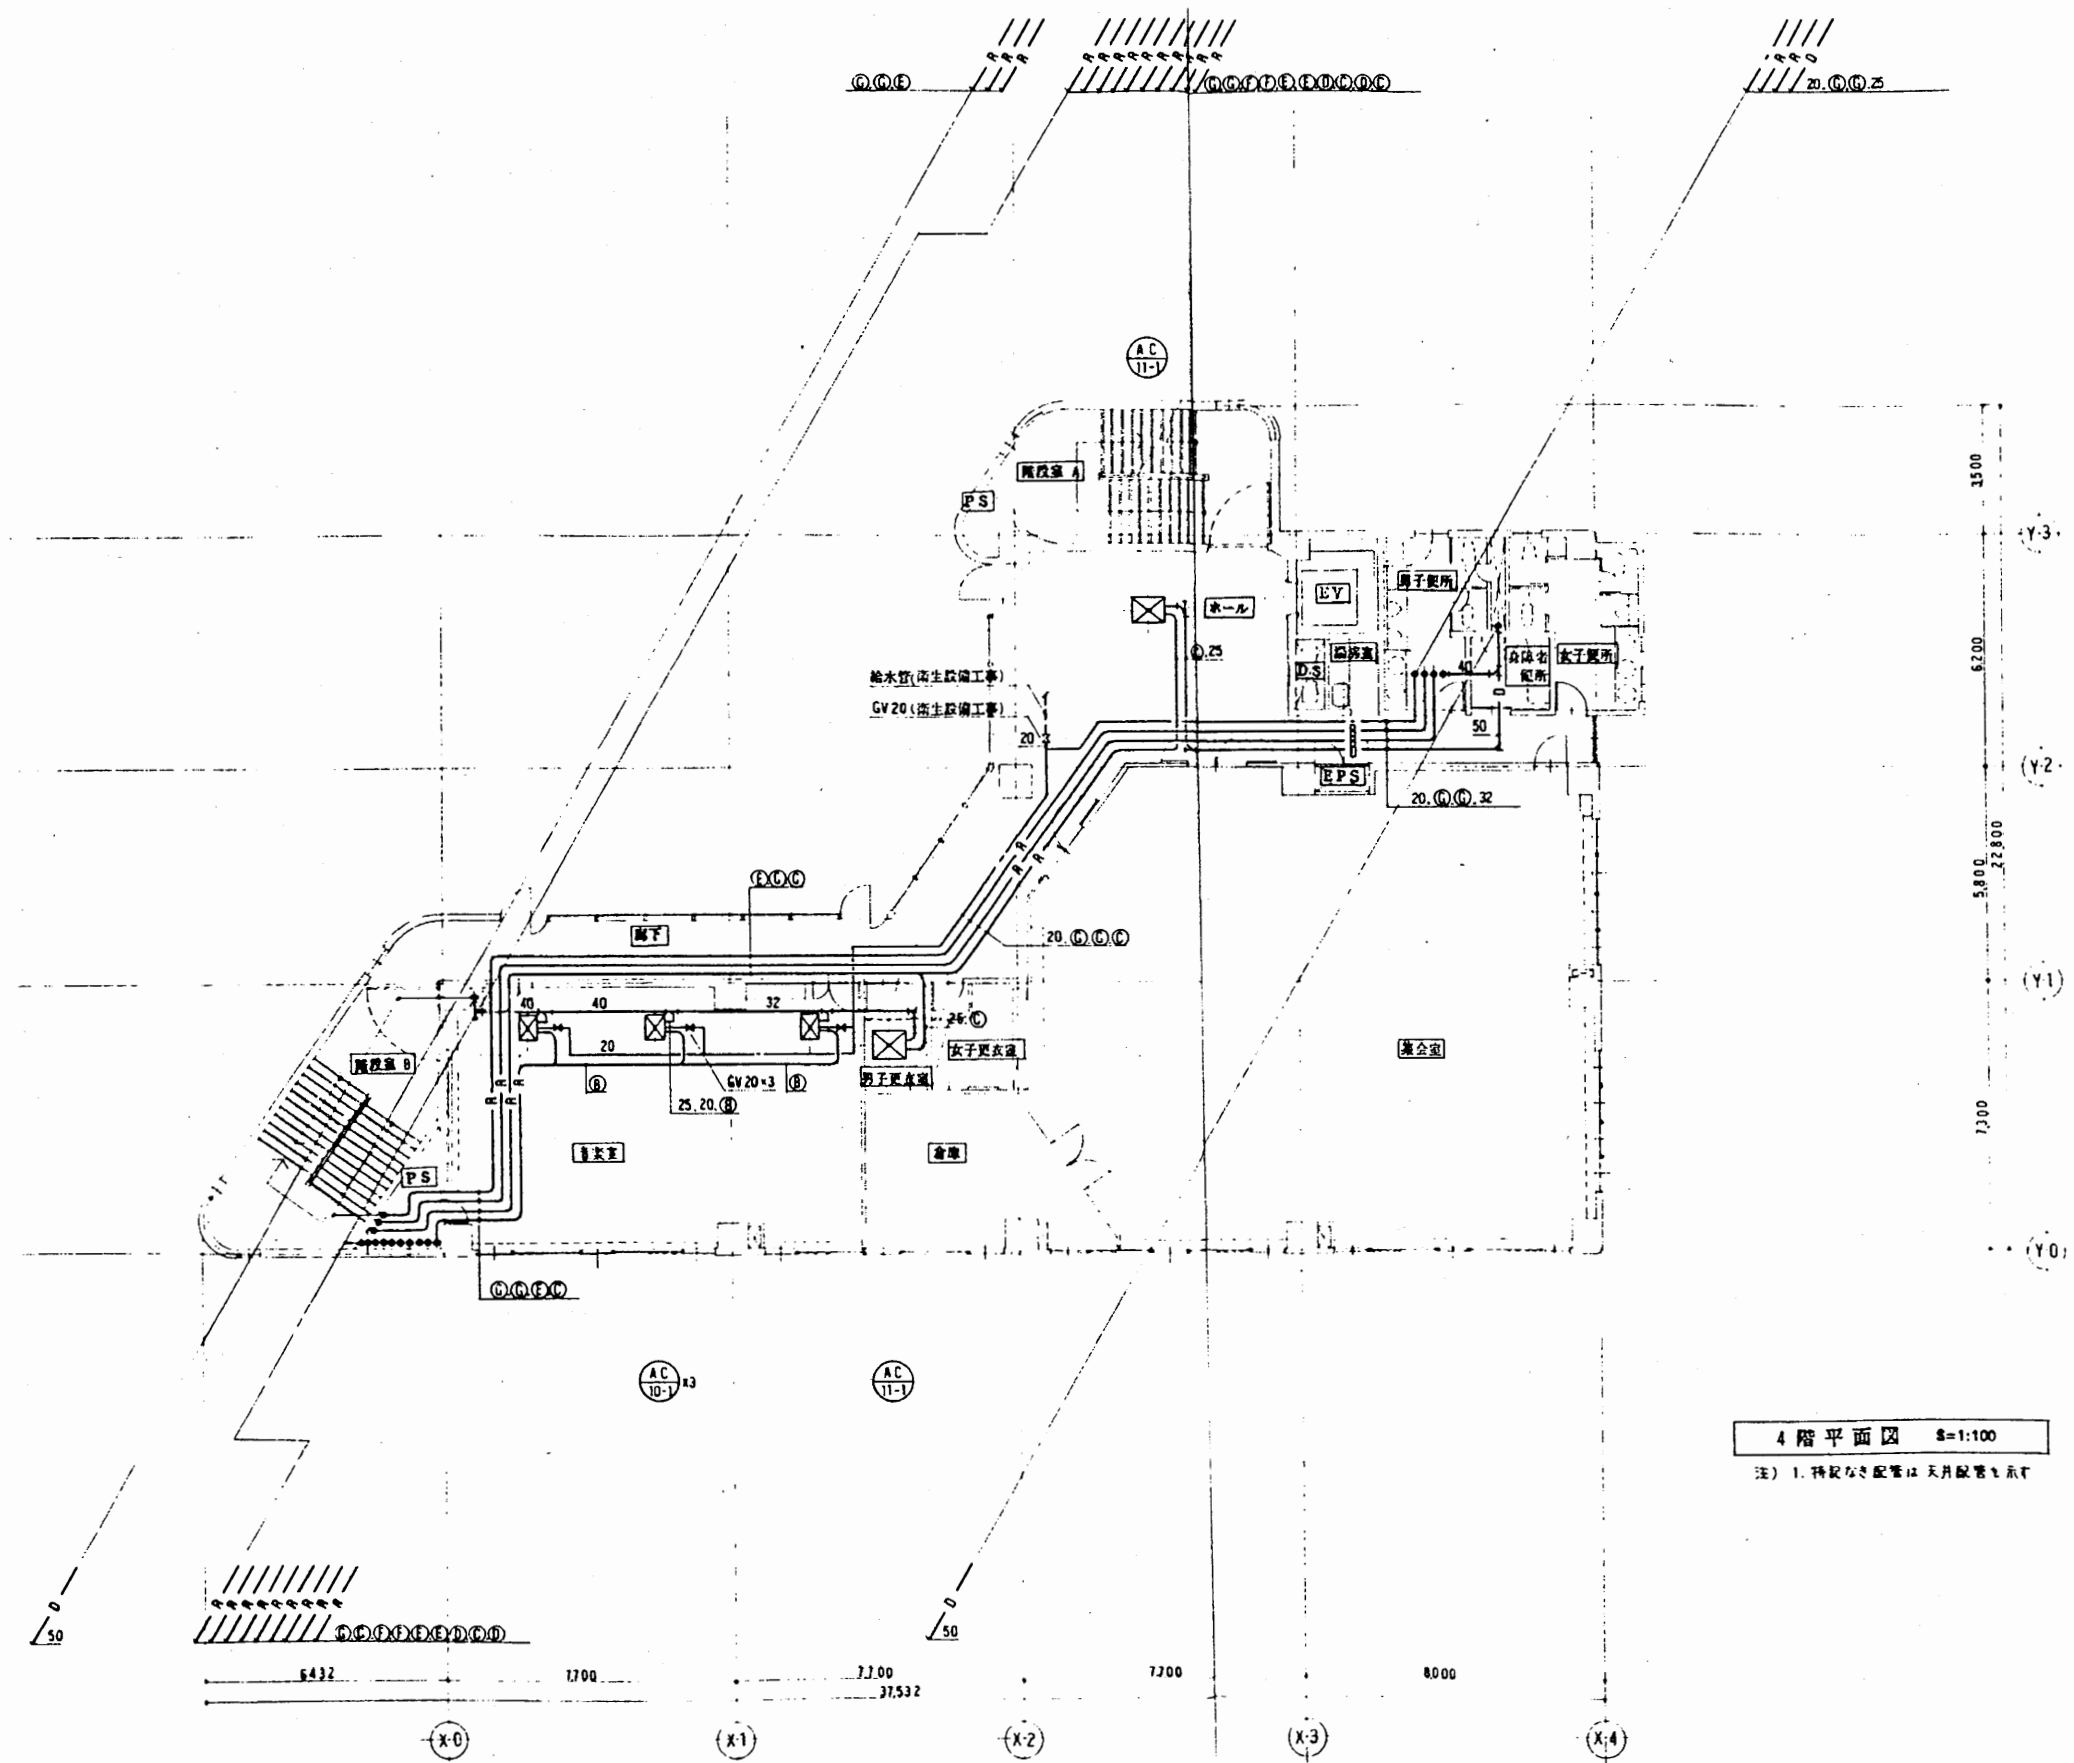

4階平面図 S=1:100
注) 1. 特記なき配管は天井配管を示す




追浜行政C

工事名	追浜行政センターほか9か所建築基準法第12条定期点検業務委託			設計者資格 氏名	級建築士登録第 号			課長	主査等	担当者	横須賀市 財政部 FM推進課
図面名称	設備図	図番	縮尺	作図	平成	年	月	日			

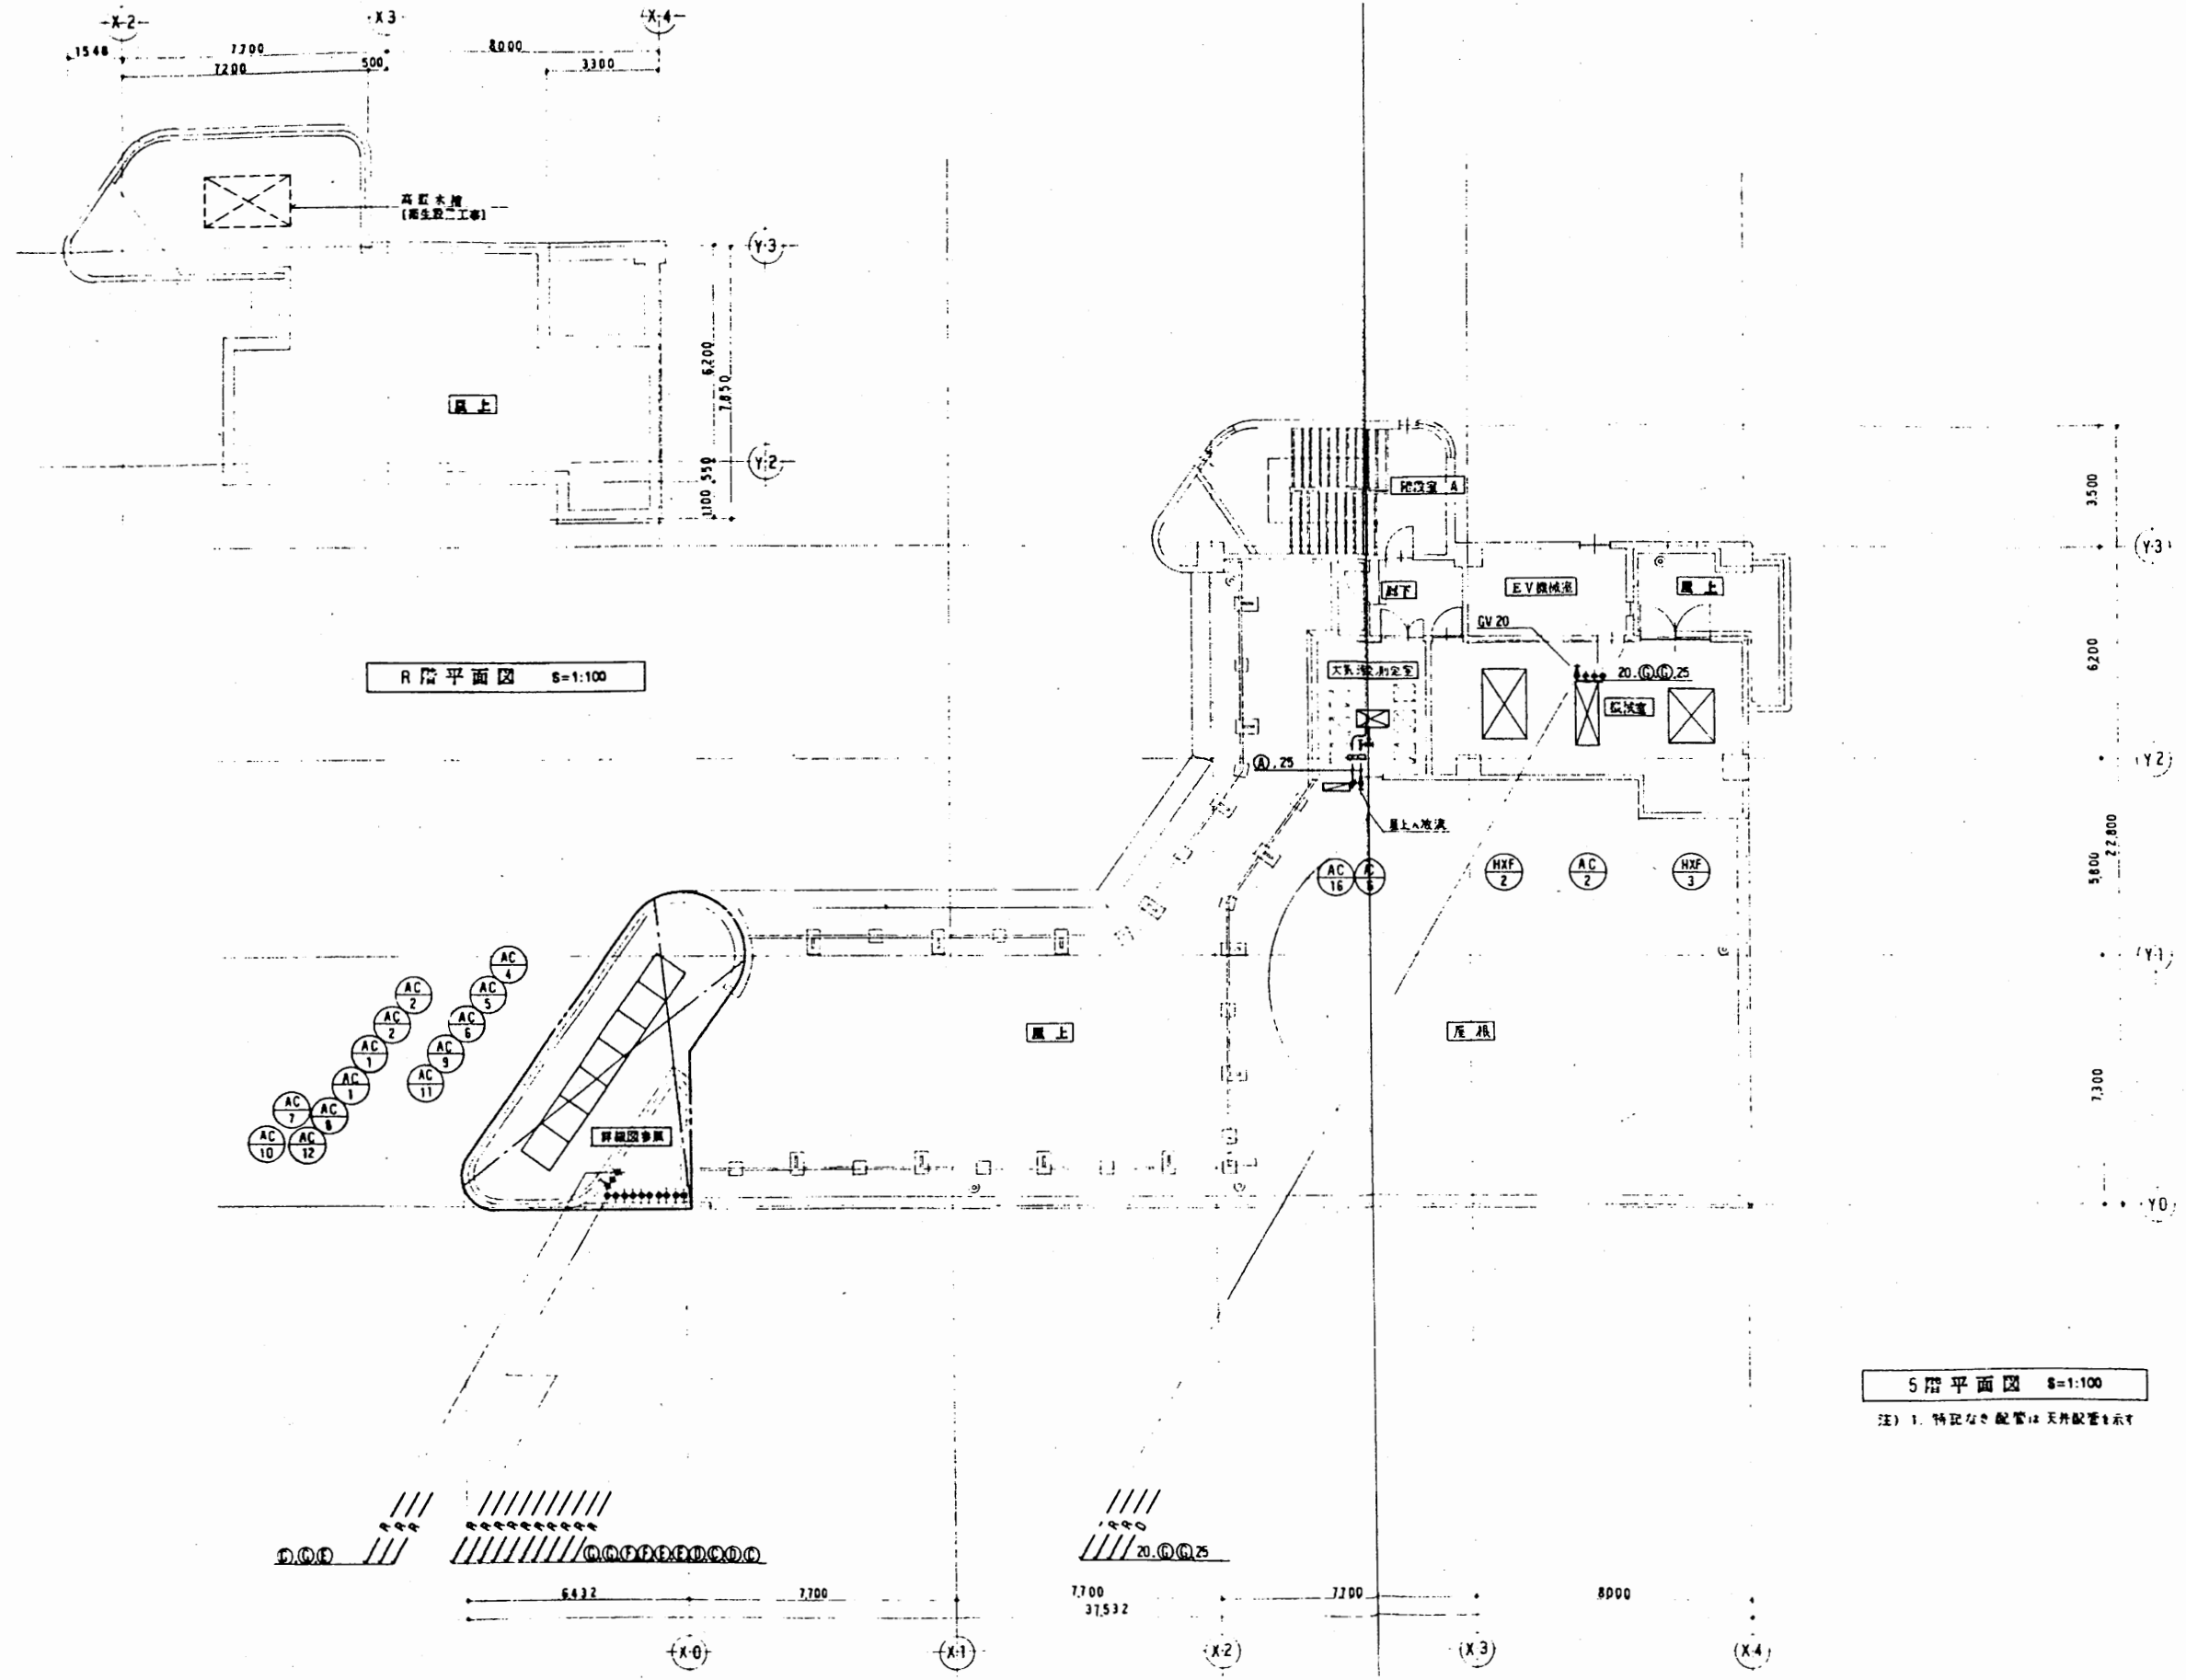


追浜行政C

工事名	追浜行政センターほか9か所建築基準法第12条定期点検業務委託		設計者資格 氏名	級建築士登録第 号		課長	主査等	担当者	横須賀市 財政部 FM推進課
図面名称	設備図	図番	縮尺	作図	平成 年 月 日				

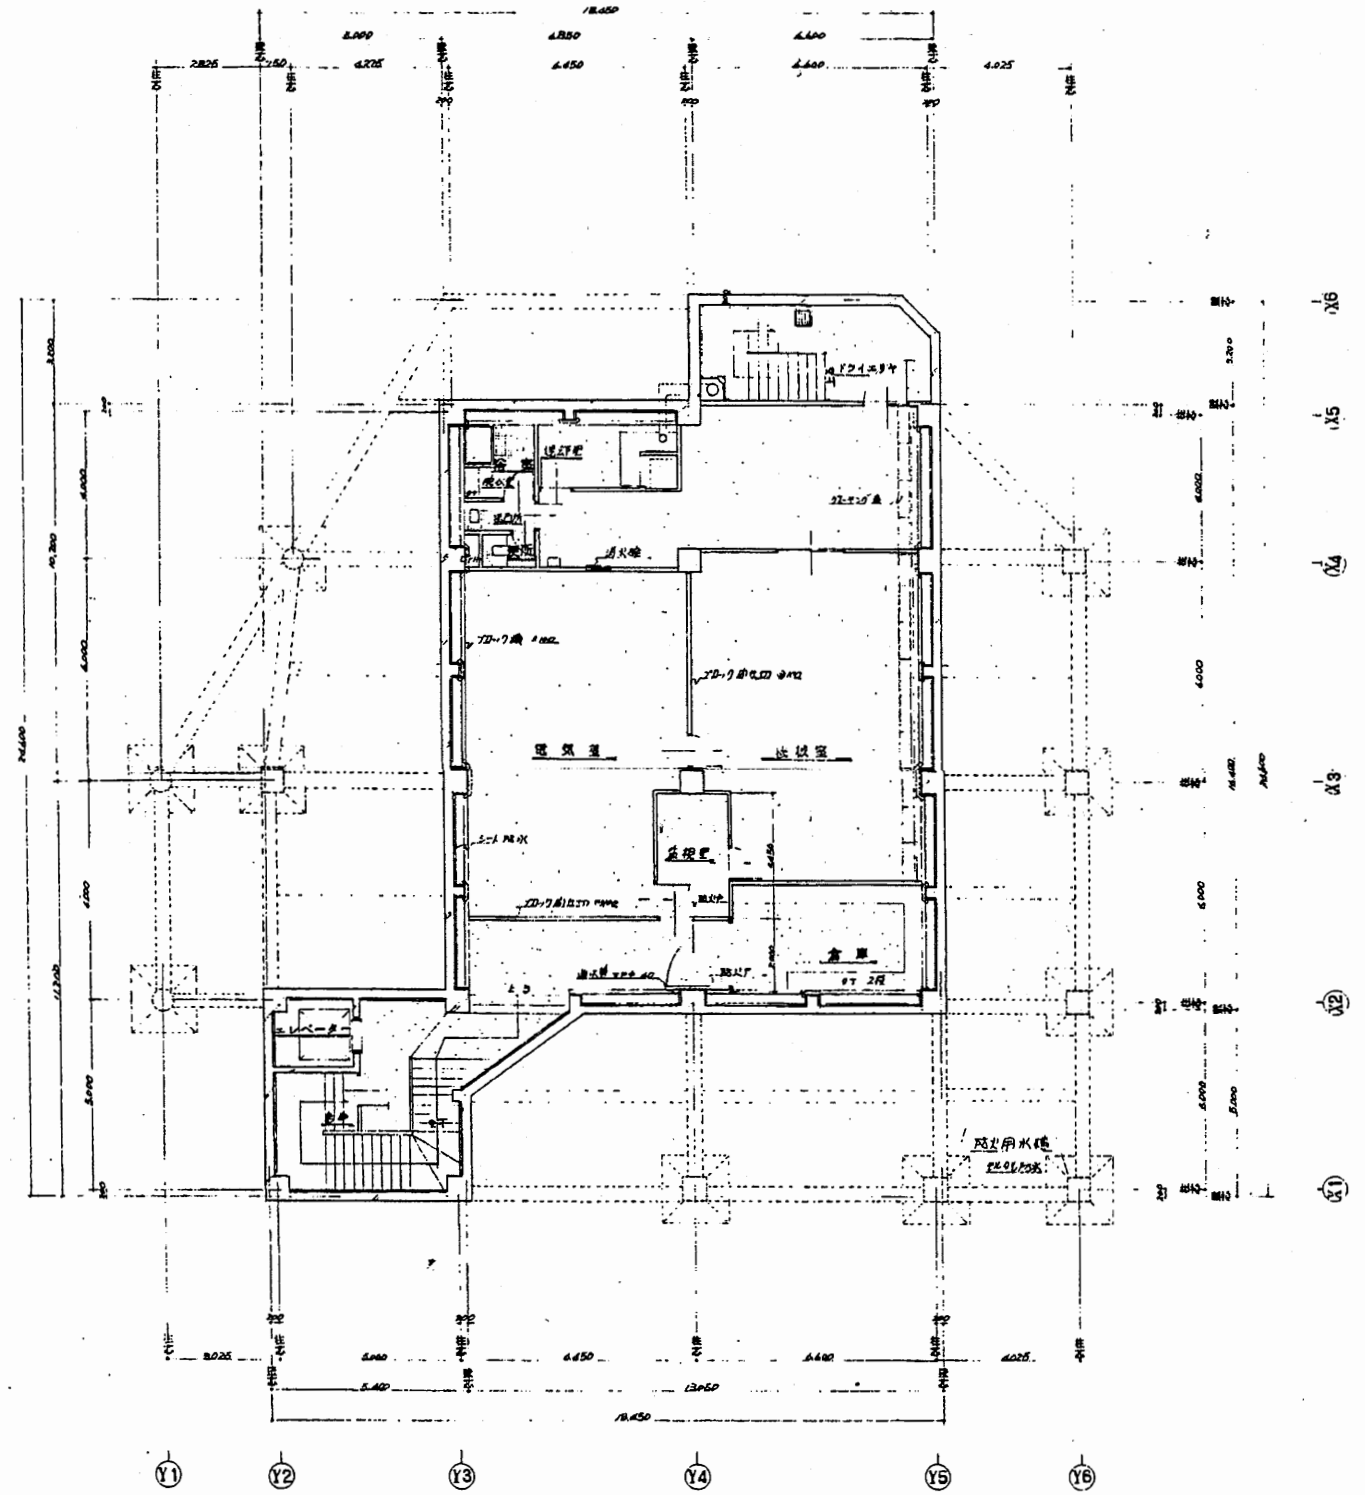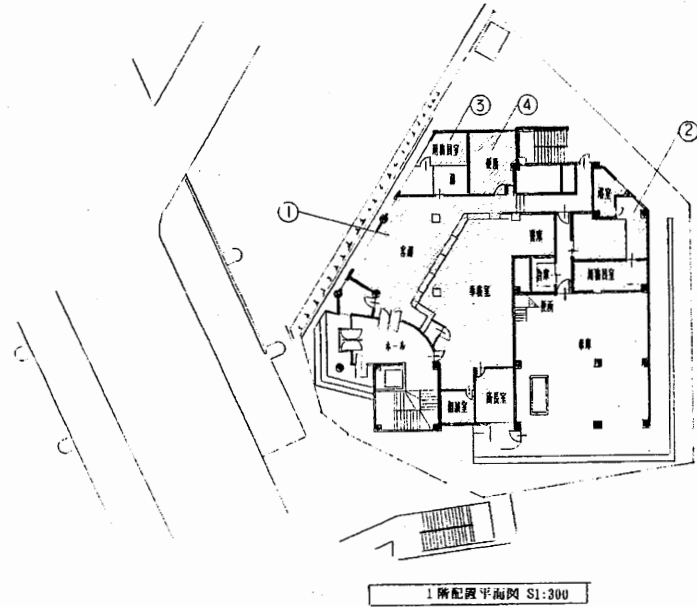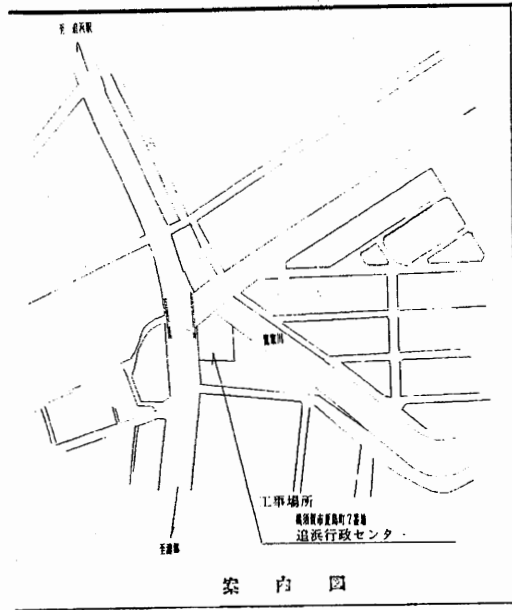


追浜コミセン分室


工事名	追浜行政センターほか9か所建築基準法第12条定期点検業務委託			設計者資格 氏名	級建築士登録第 号		課長	主査等	担当者	横須賀市 財政部 FM推進課
図面名称	案内・配置図 地階平面図	図番	縮尺	S 1:200	作図	平成 年 月 日				

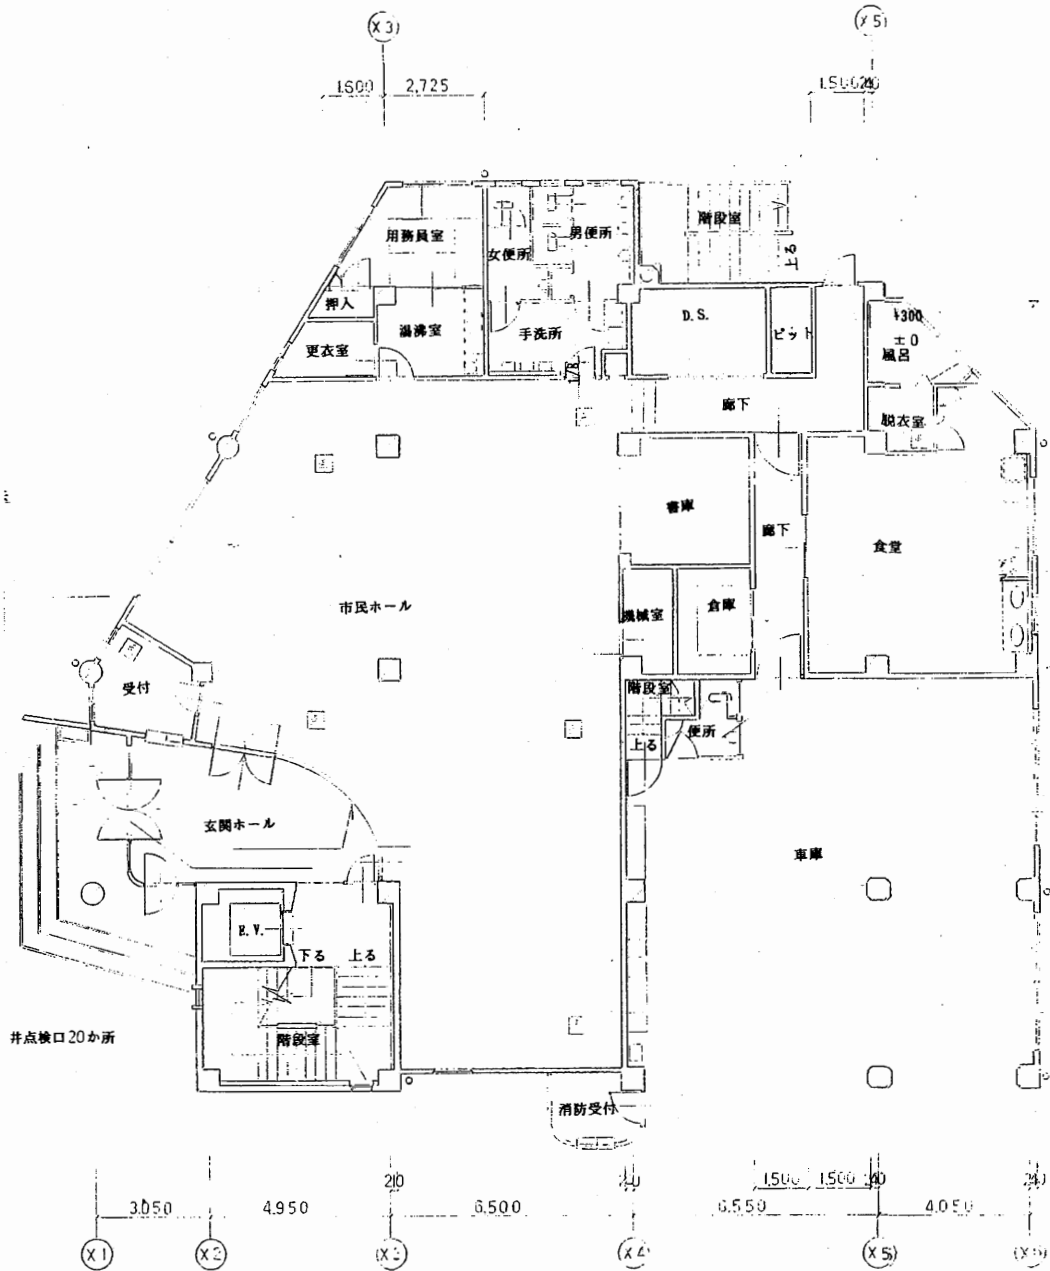

1階平面図 S 1:200

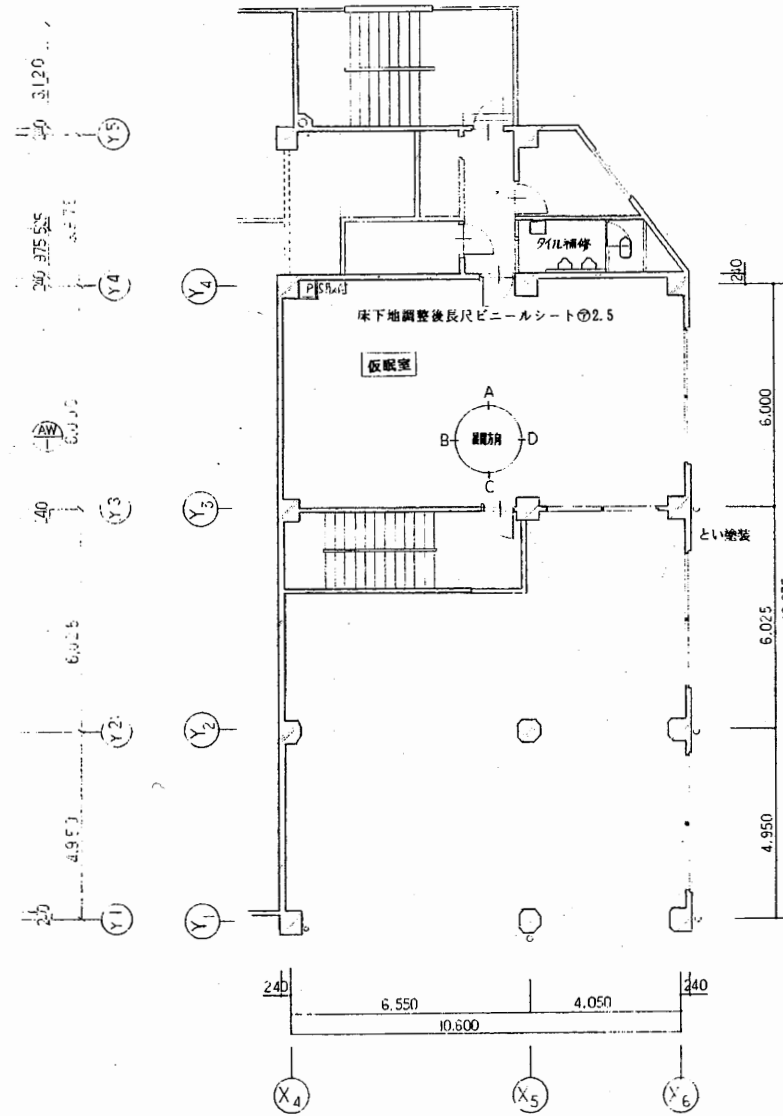


中2階平面図 S 1:200

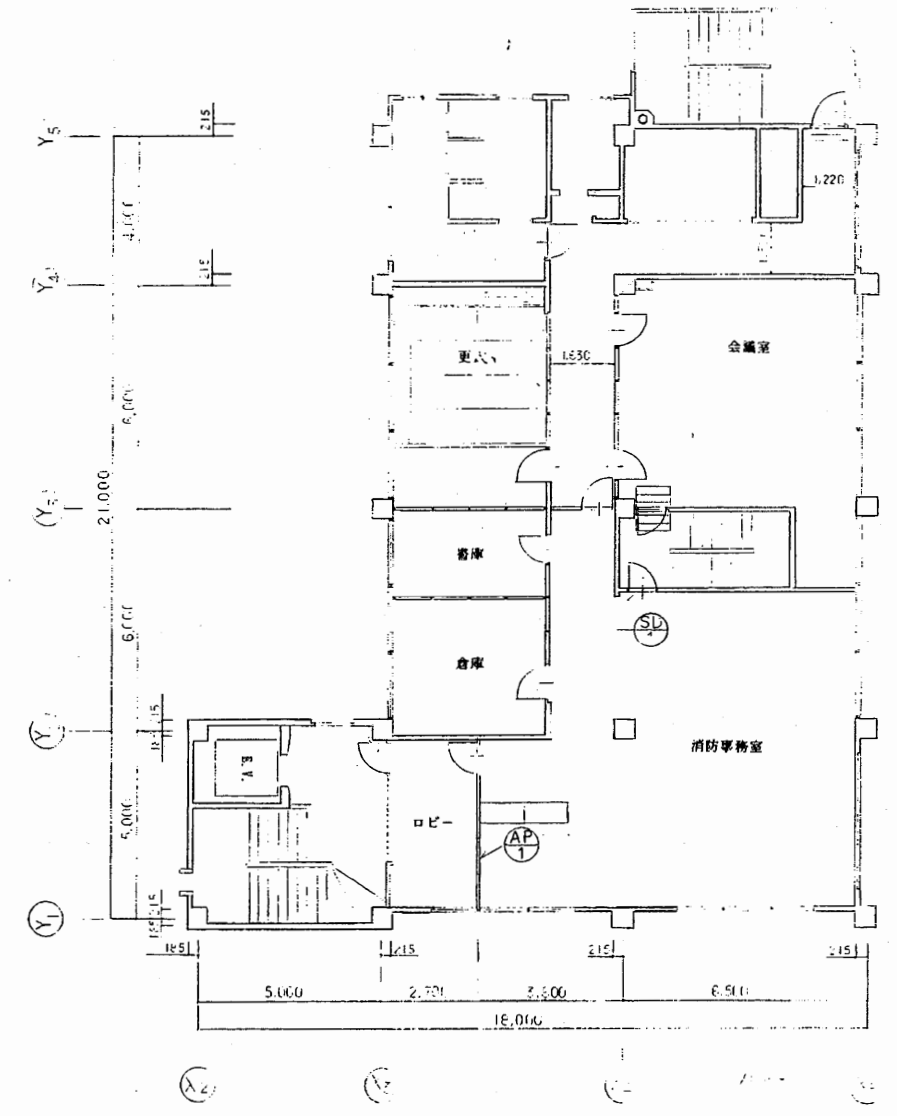


2階平面図 S 1:200

追浜コミセン分室

工事名	追浜行政センターほか9か所建築基準法第12条定期点検業務委託			設計者資格 氏名	級建築士登録第 号			課長	主査等	担当者	横須賀市 財政部 FM推進課
図面名称	各階平面図	図番	縮尺	S 1:200	作図	平成	年	月	日		

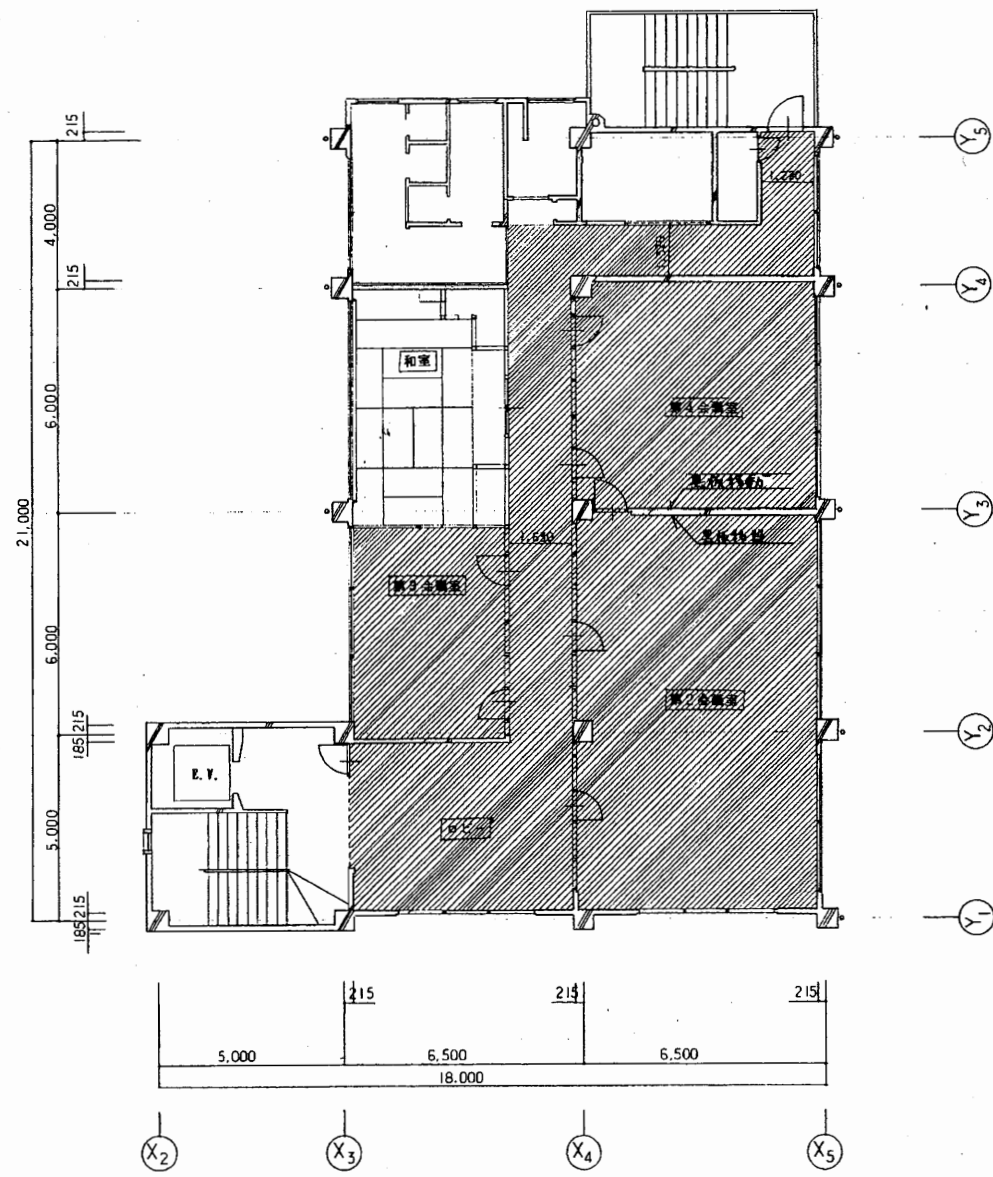

3階平面図 S 1:200

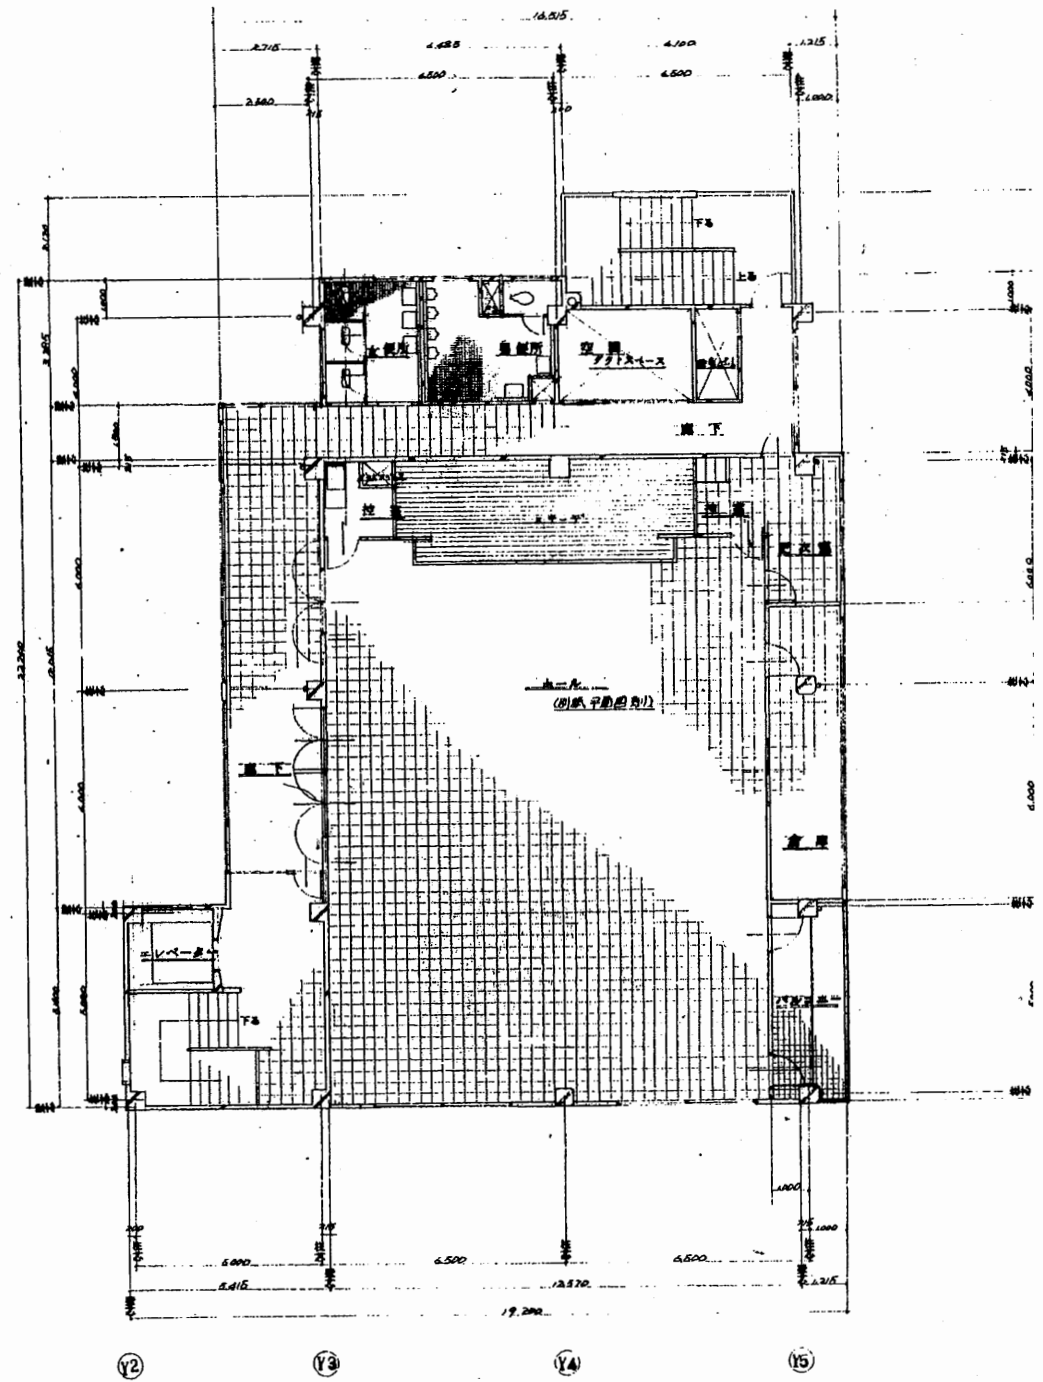


4階平面図 S 1:200


4階平

追浜コミセン分室

工事名	追浜行政センターほか9か所建築基準法第12条定期点検業務委託			設計者資格 氏名	級建築士登録第 号			課長	主査等	担当者	横須賀市 財政部 FM推進課
図面名称	各階平面図	図番		縮尺	S 1:200	作図	平成 年 月 日				

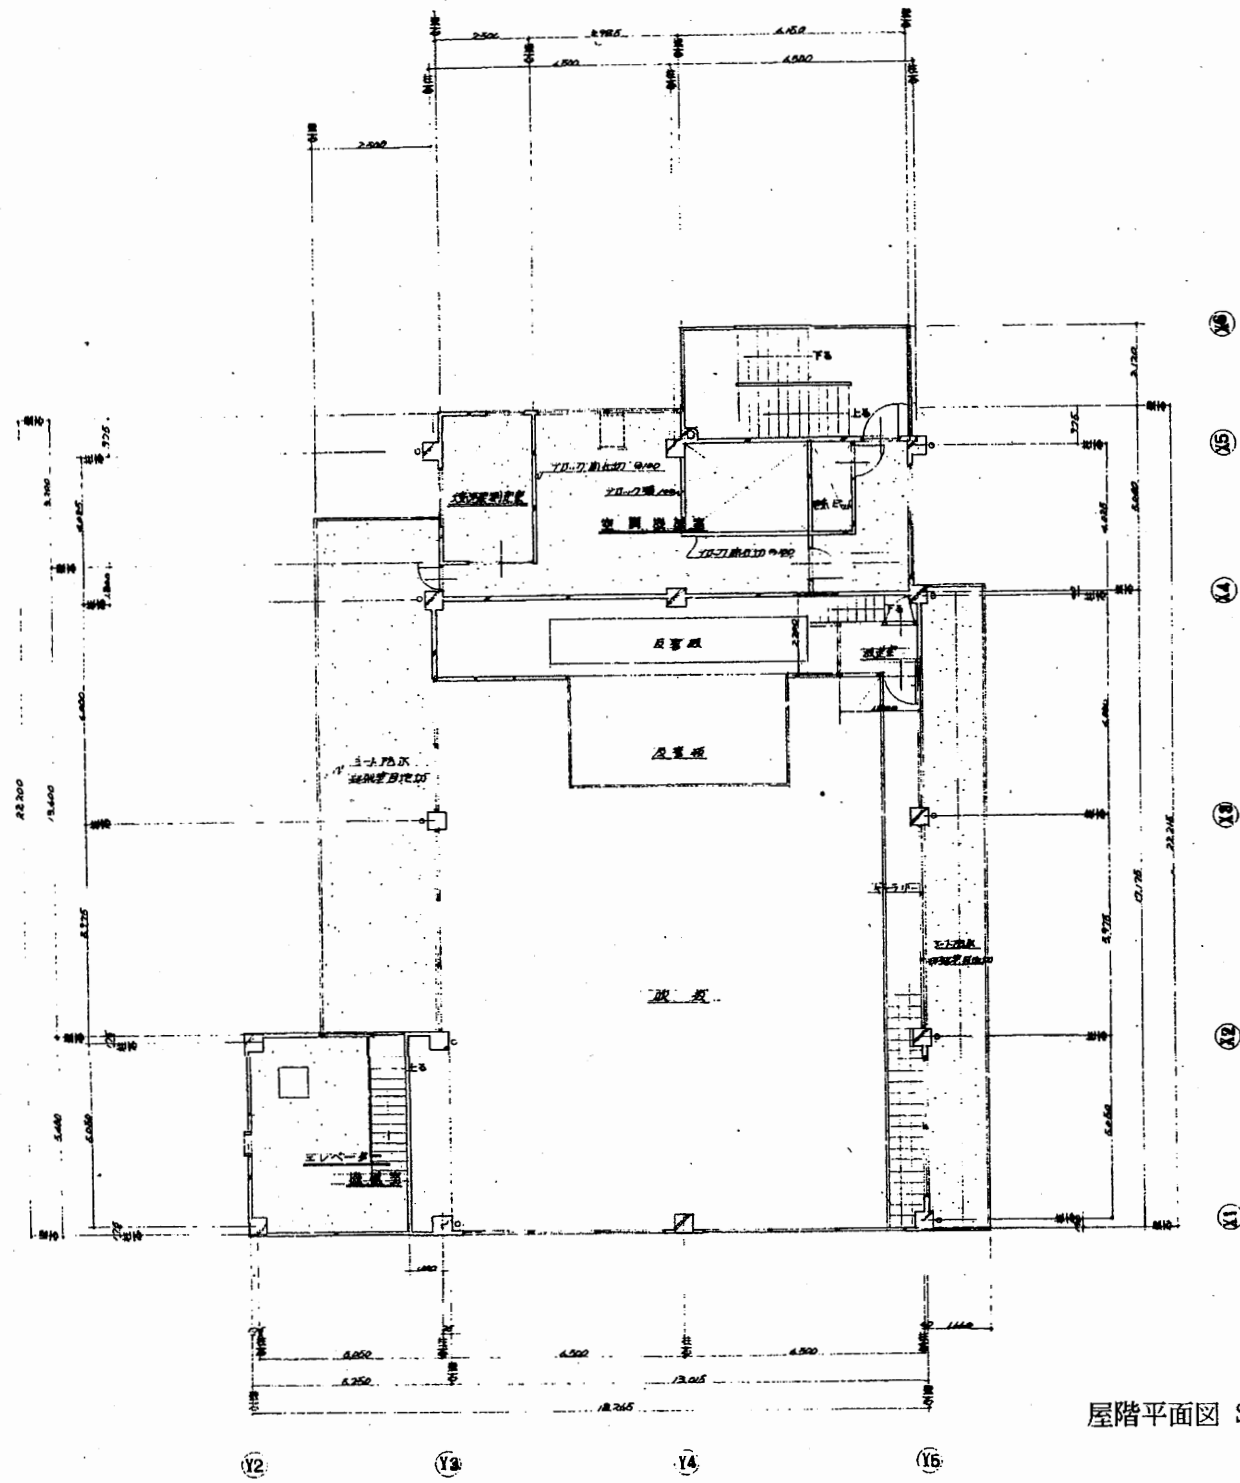


屋階平面図 S 1:200

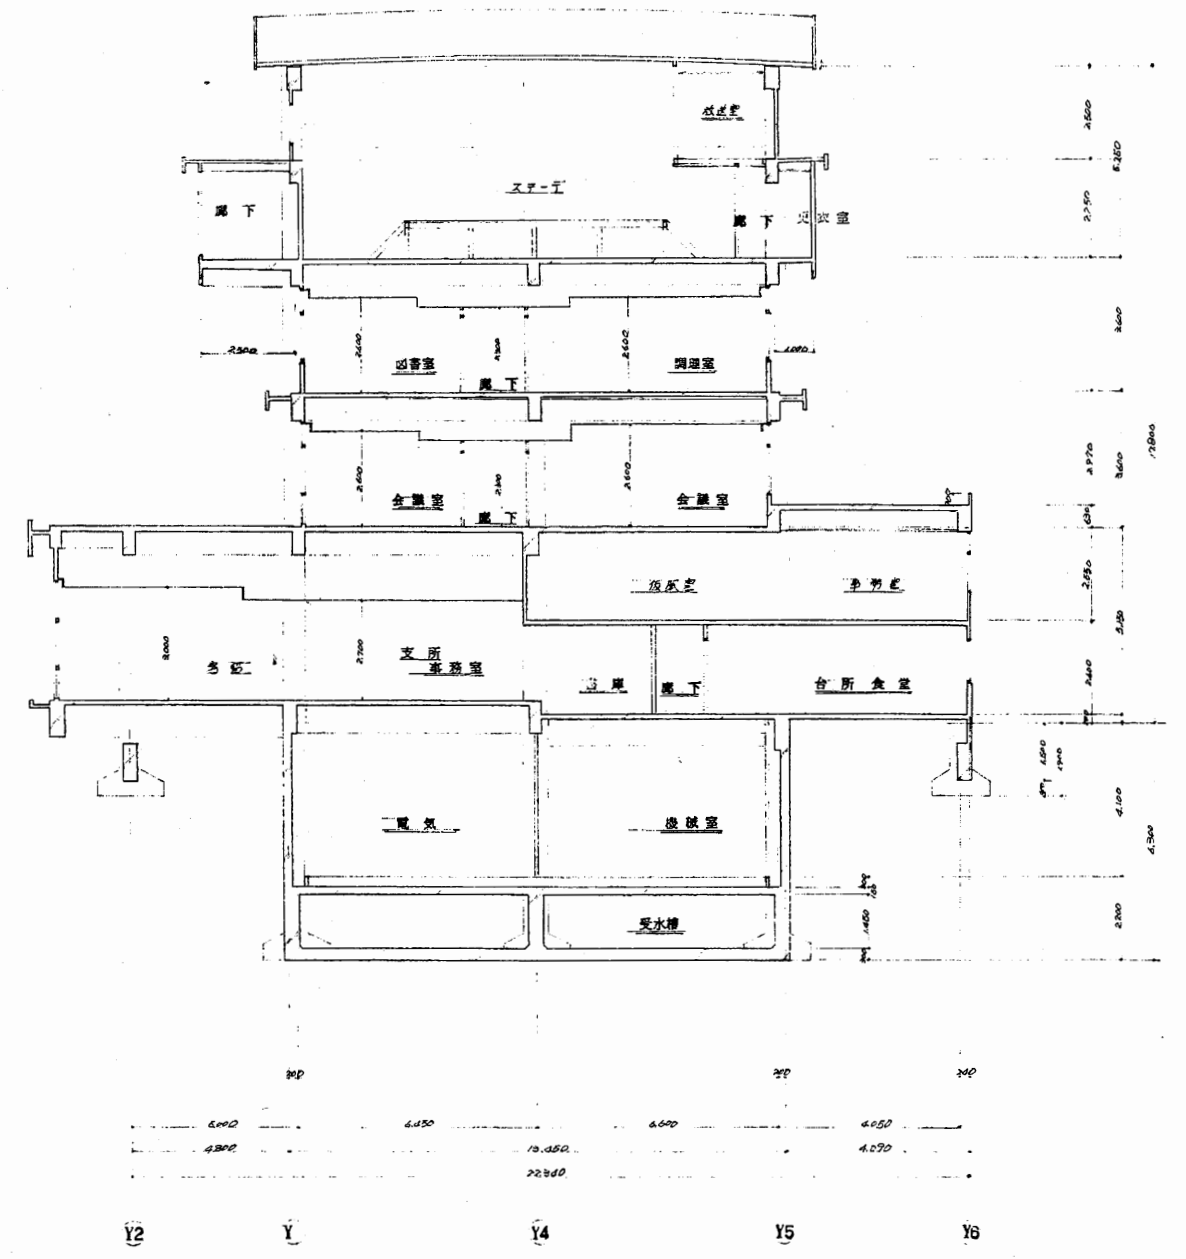


断面図 S 1:200

追浜コミセン分室

工事名	追浜行政センターほか9か所建築基準法第12条定期点検業務委託			設計者資格 氏名	級建築士登録第 号			課長	主査等	担当者	横須賀市 財政部 FM推進課
図面名称	屋階平面図 断面図	図番		縮尺	S 1:200	作図	平成 年 月 日				

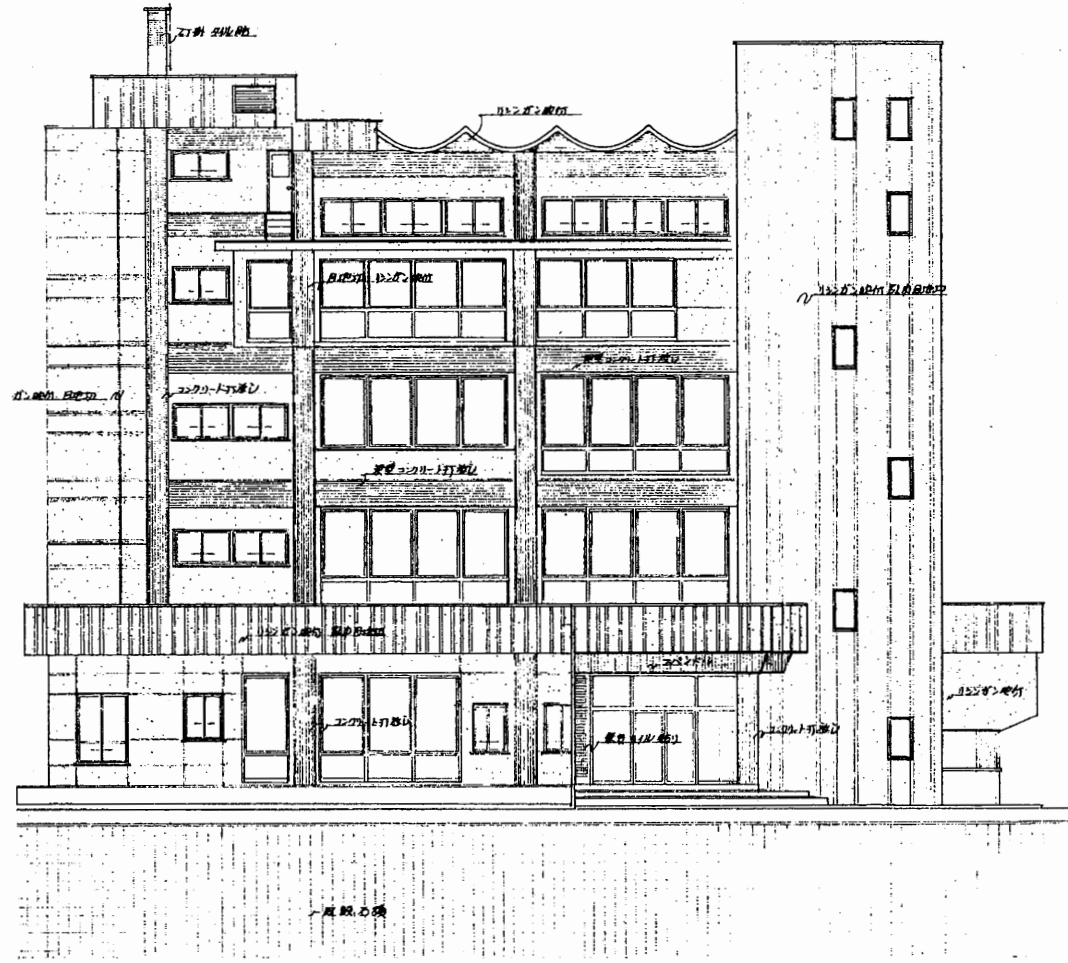


西側立面図 S 1:200

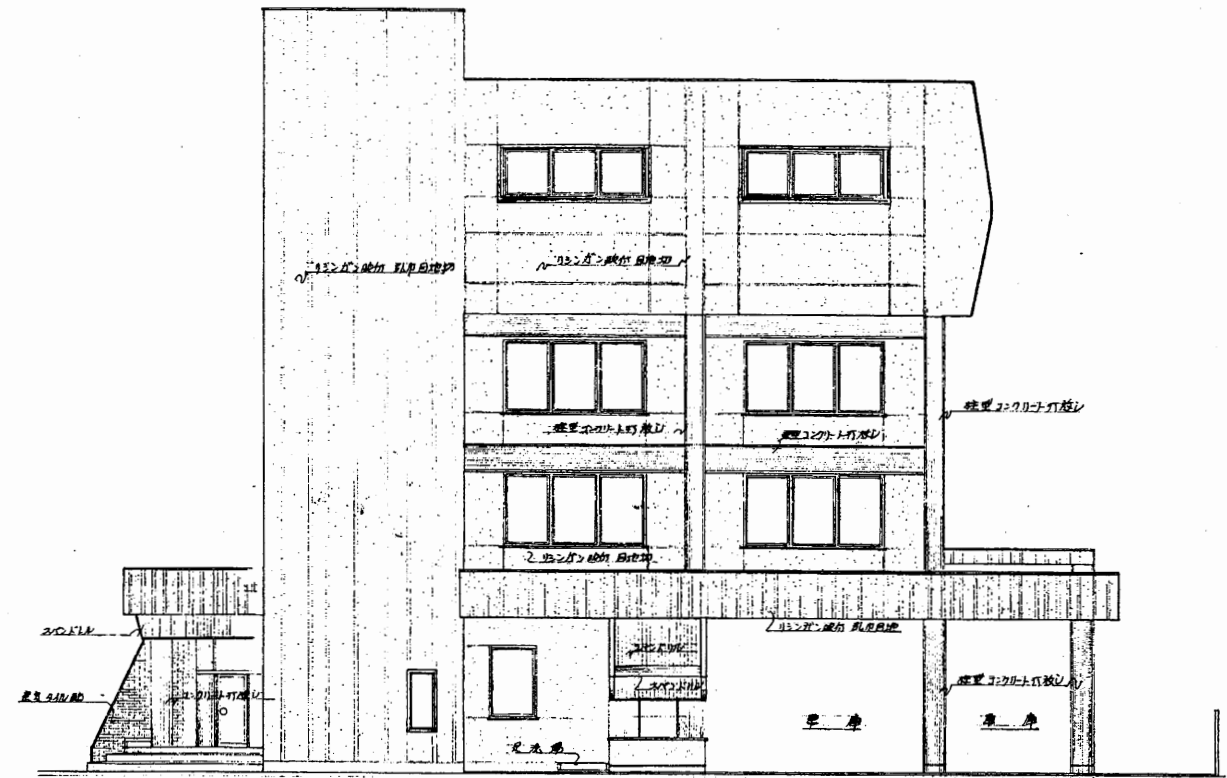


南側立面図 S 1:200

追浜コミセン分室

工事名	追浜行政センターほか9か所建築基準法第12条定期点検業務委託			設計者資格 氏名	級建築士登録第 号			課長	主査等	担当者	横須賀市 財政部 FM推進課
図面名称	立面図	図番	縮尺	S 1:200	作図	平成	年	月	日		

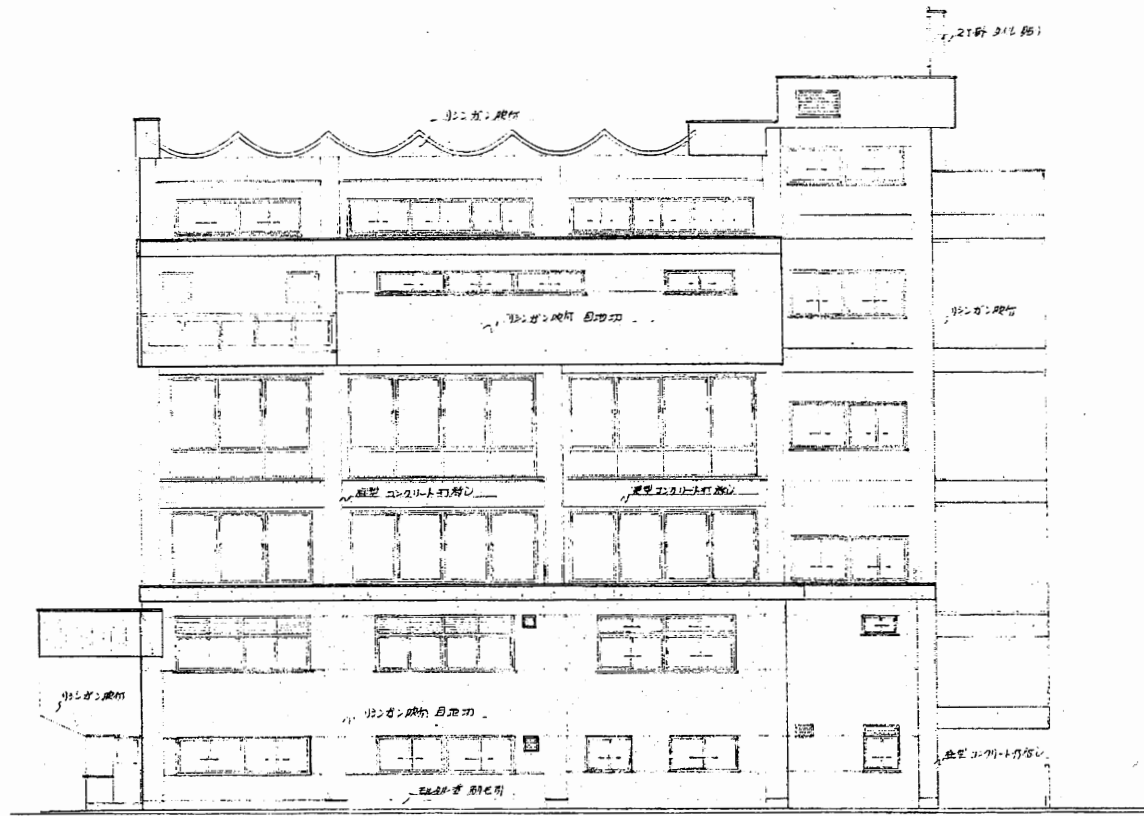




東側立面図 S 1:200

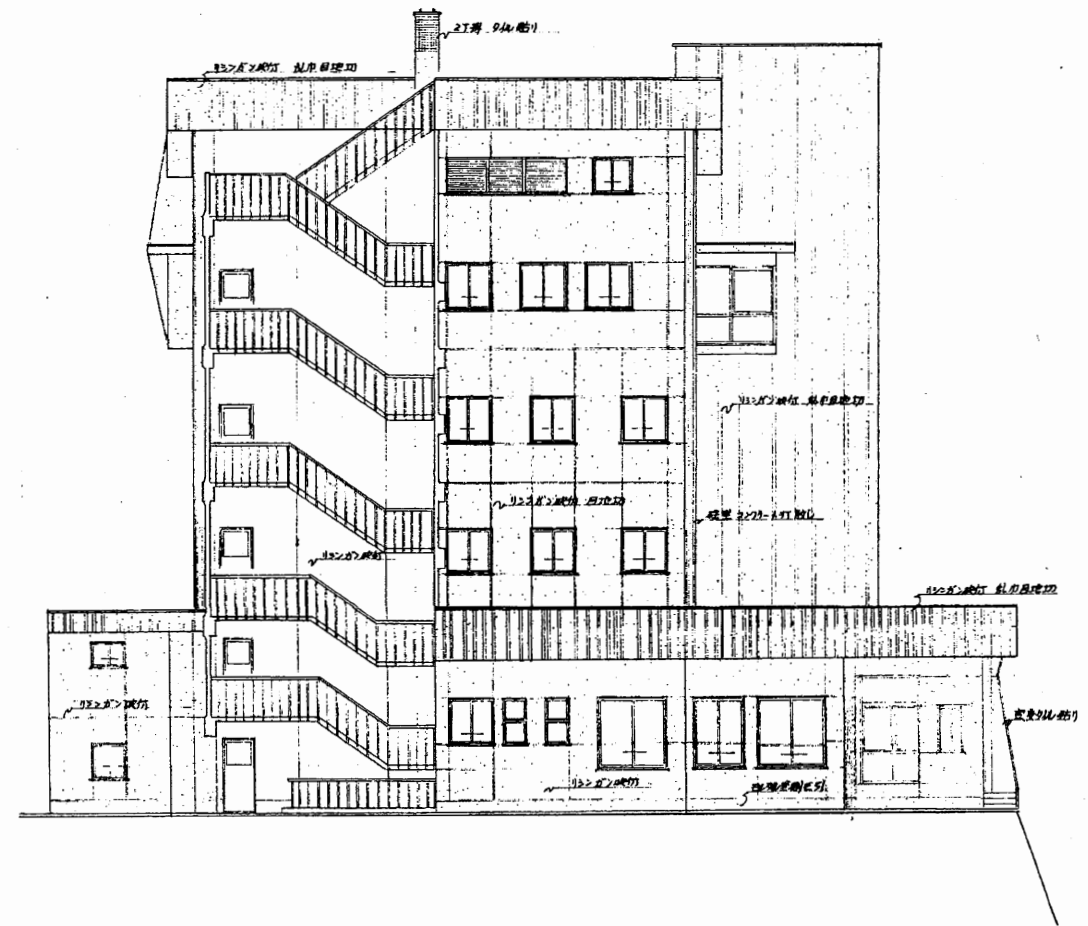

北側立面図 S 1:200


追浜コミセン分室

工事名	追浜行政センターほか9か所建築基準法第12条定期点検業務委託			設計者資格 氏名	級建築士登録第 号			課長	主査等	担当者	横須賀市 財政部 FM推進課
図面名称	立面図	図番		縮尺	S 1:200	作図	平成 年 月 日				

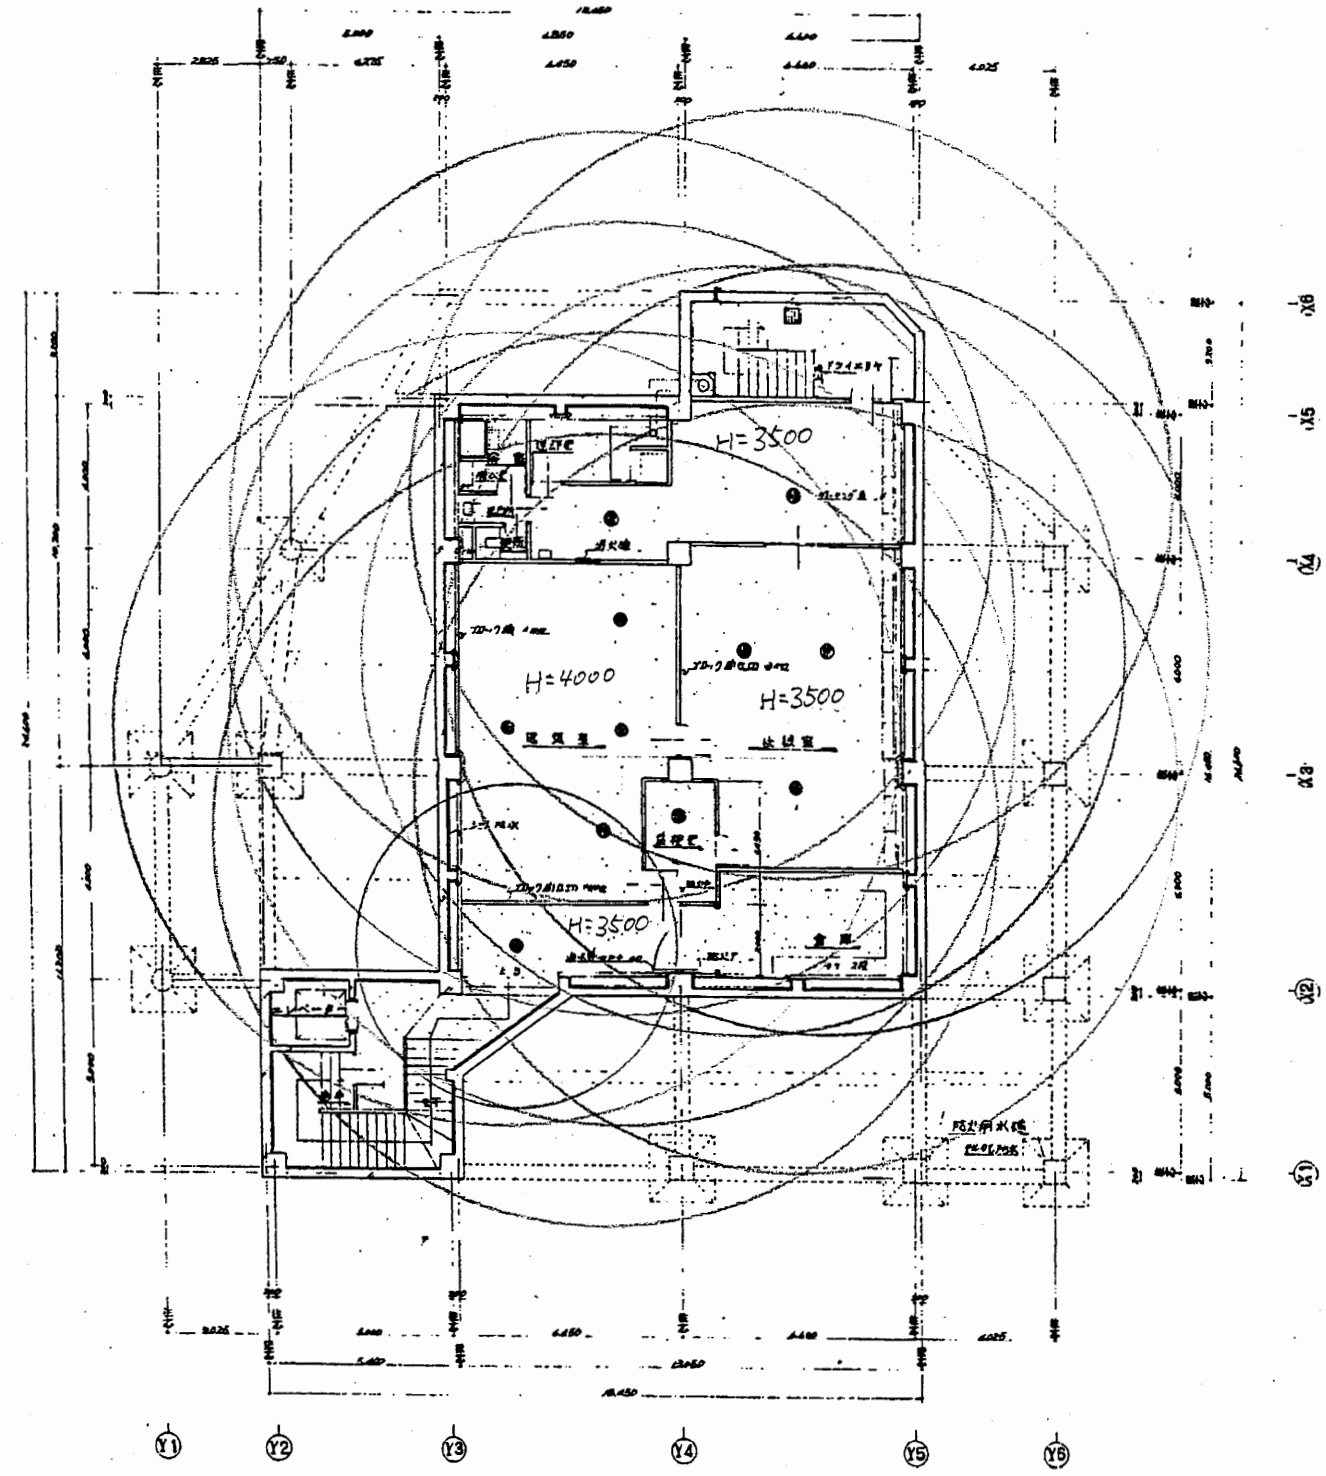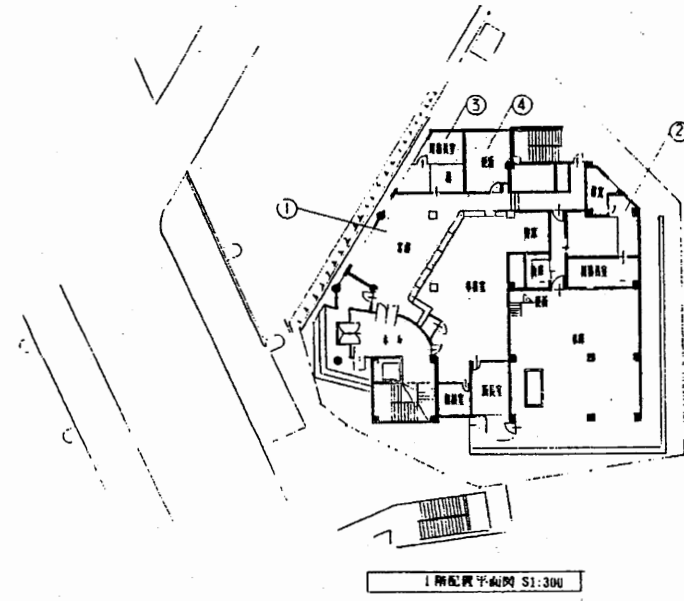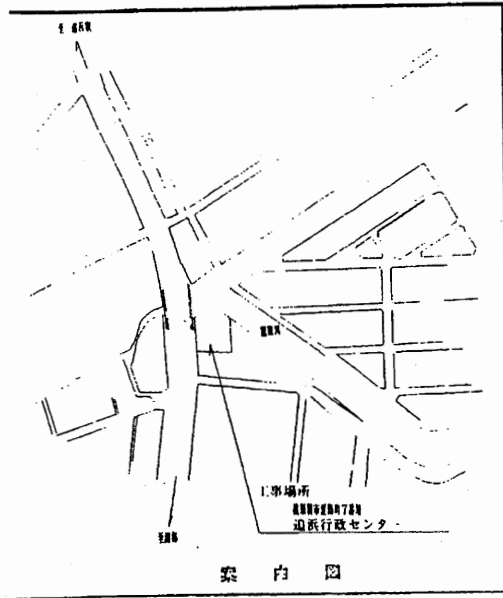


追浜コミセン分室

工事名	追浜行政センターほか9か所建築基準法第12条定期点検業務委託			設計者資格 氏名	級建築士登録第 号		課長	主査等	担当者	横須賀市 財政部 FM推進課
図面名称	案内・配置図	地階平面図 (非常照明)	図番	縮尺	S 1:200	作図	平成	年	月	

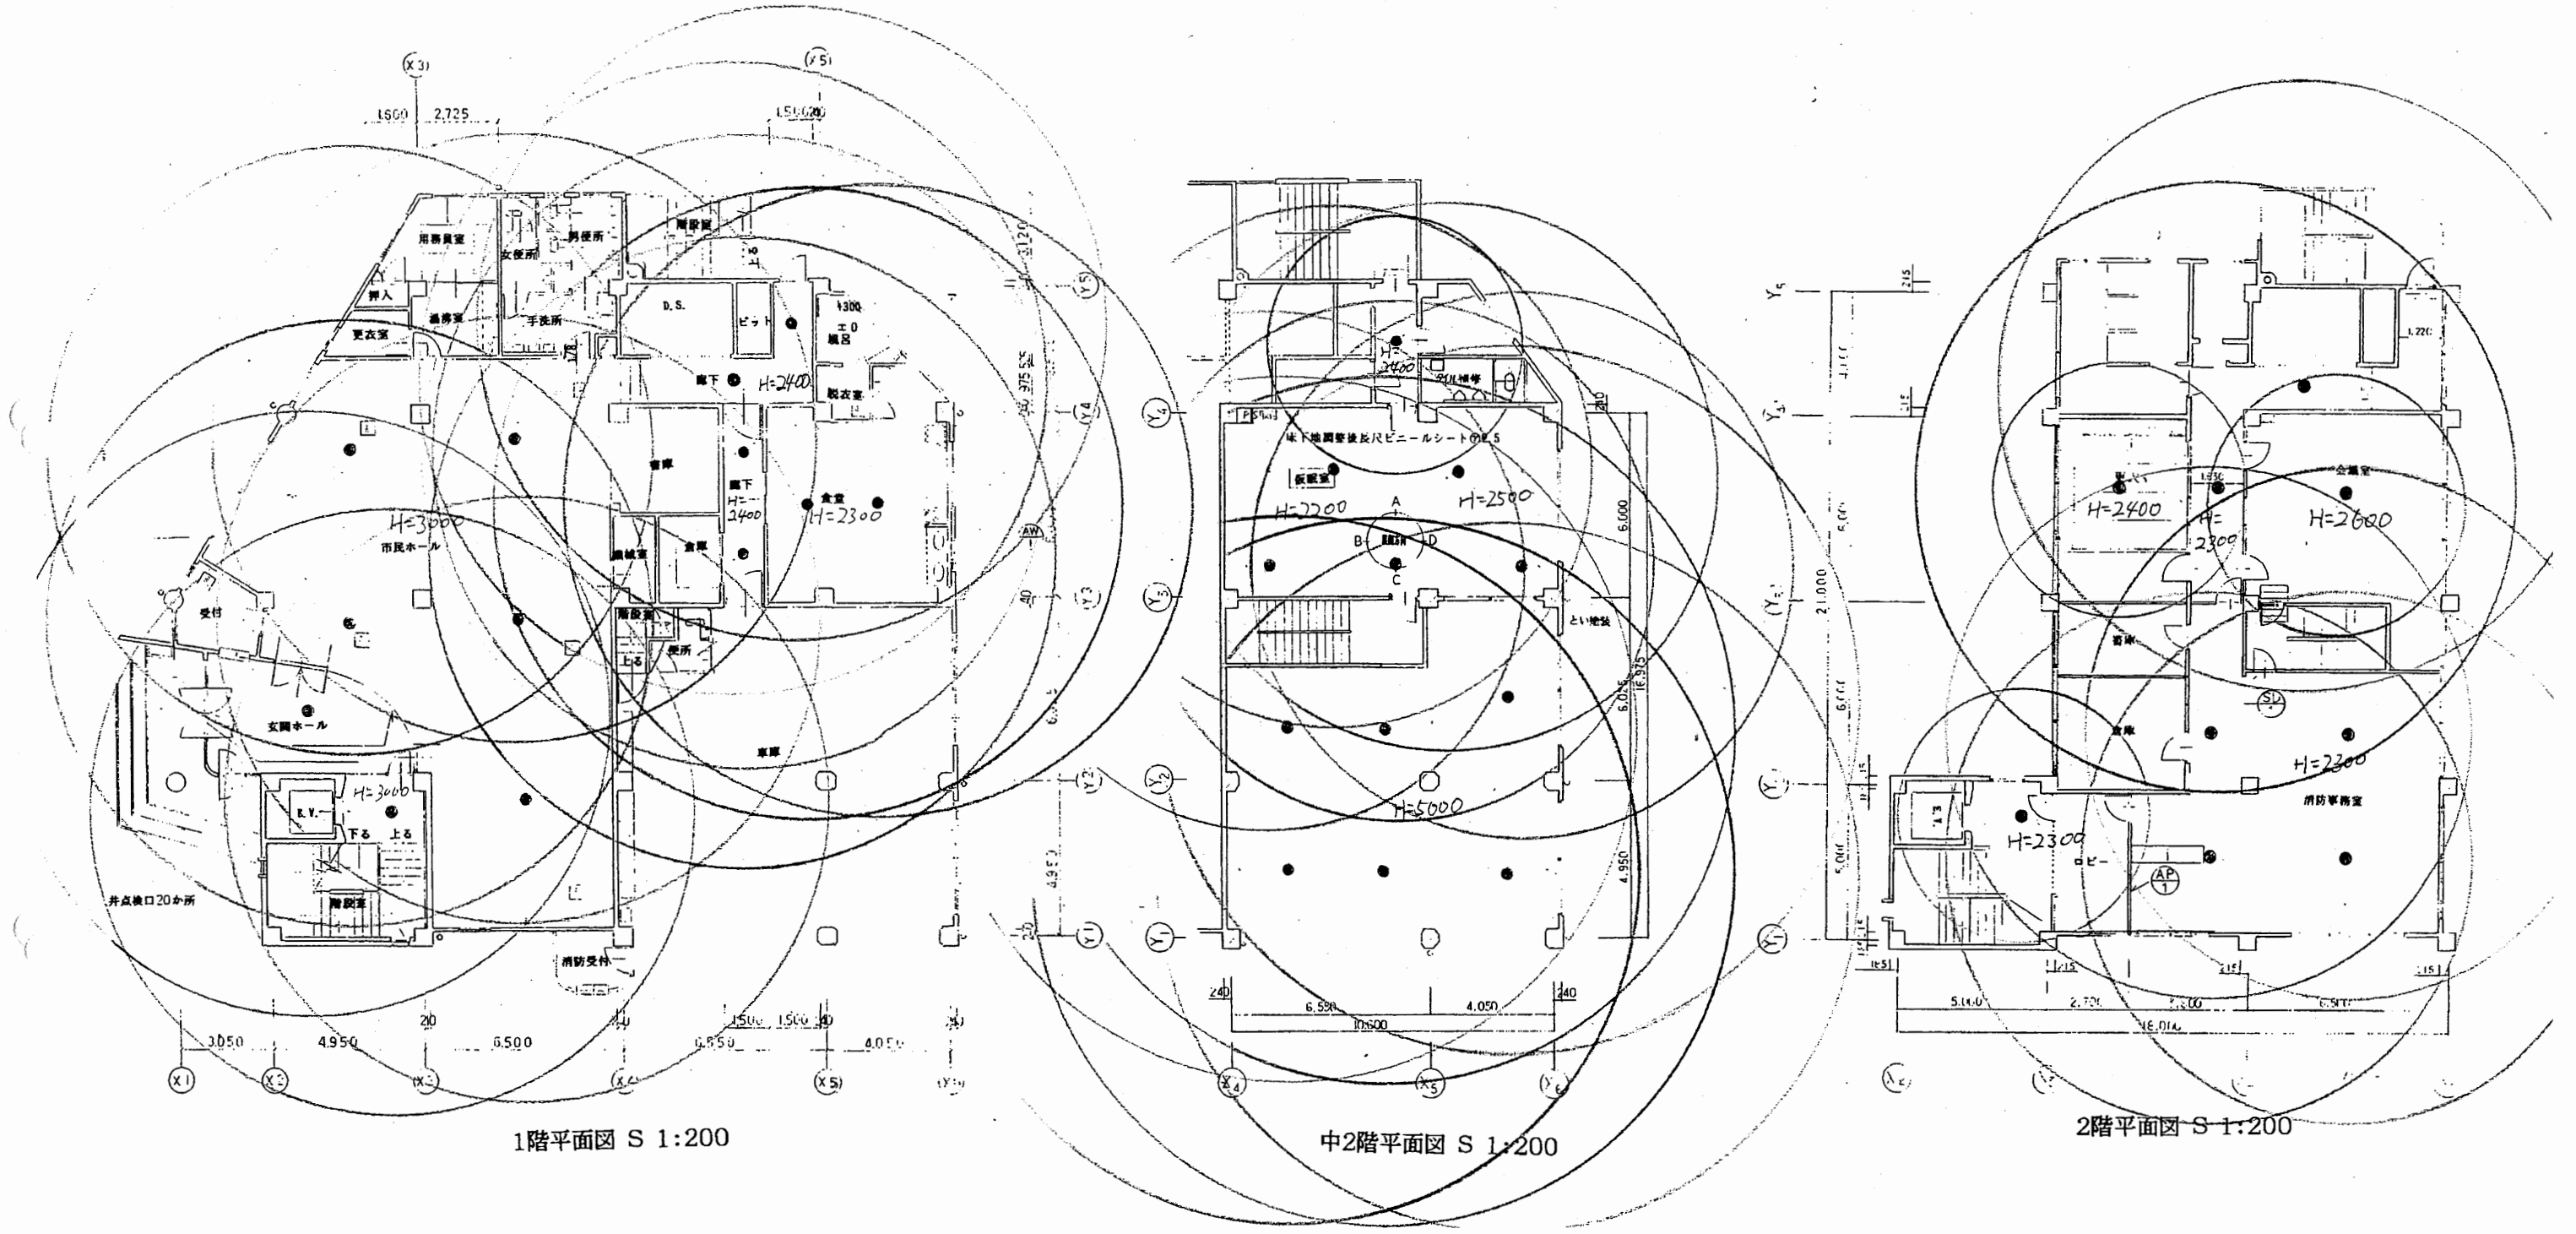


追浜コミセン分室

工事名	追浜行政センターほか9か所建築基準法第12条定期点検業務委託			設計者資格 氏名	級建築士登録第 _____ 号			課長	主査等	担当者	横須賀市 財政部 FM推進課
図面名称	各階平面図 (非常照明)	図番	縮尺	S 1:200	作図	平成	年	月	日		

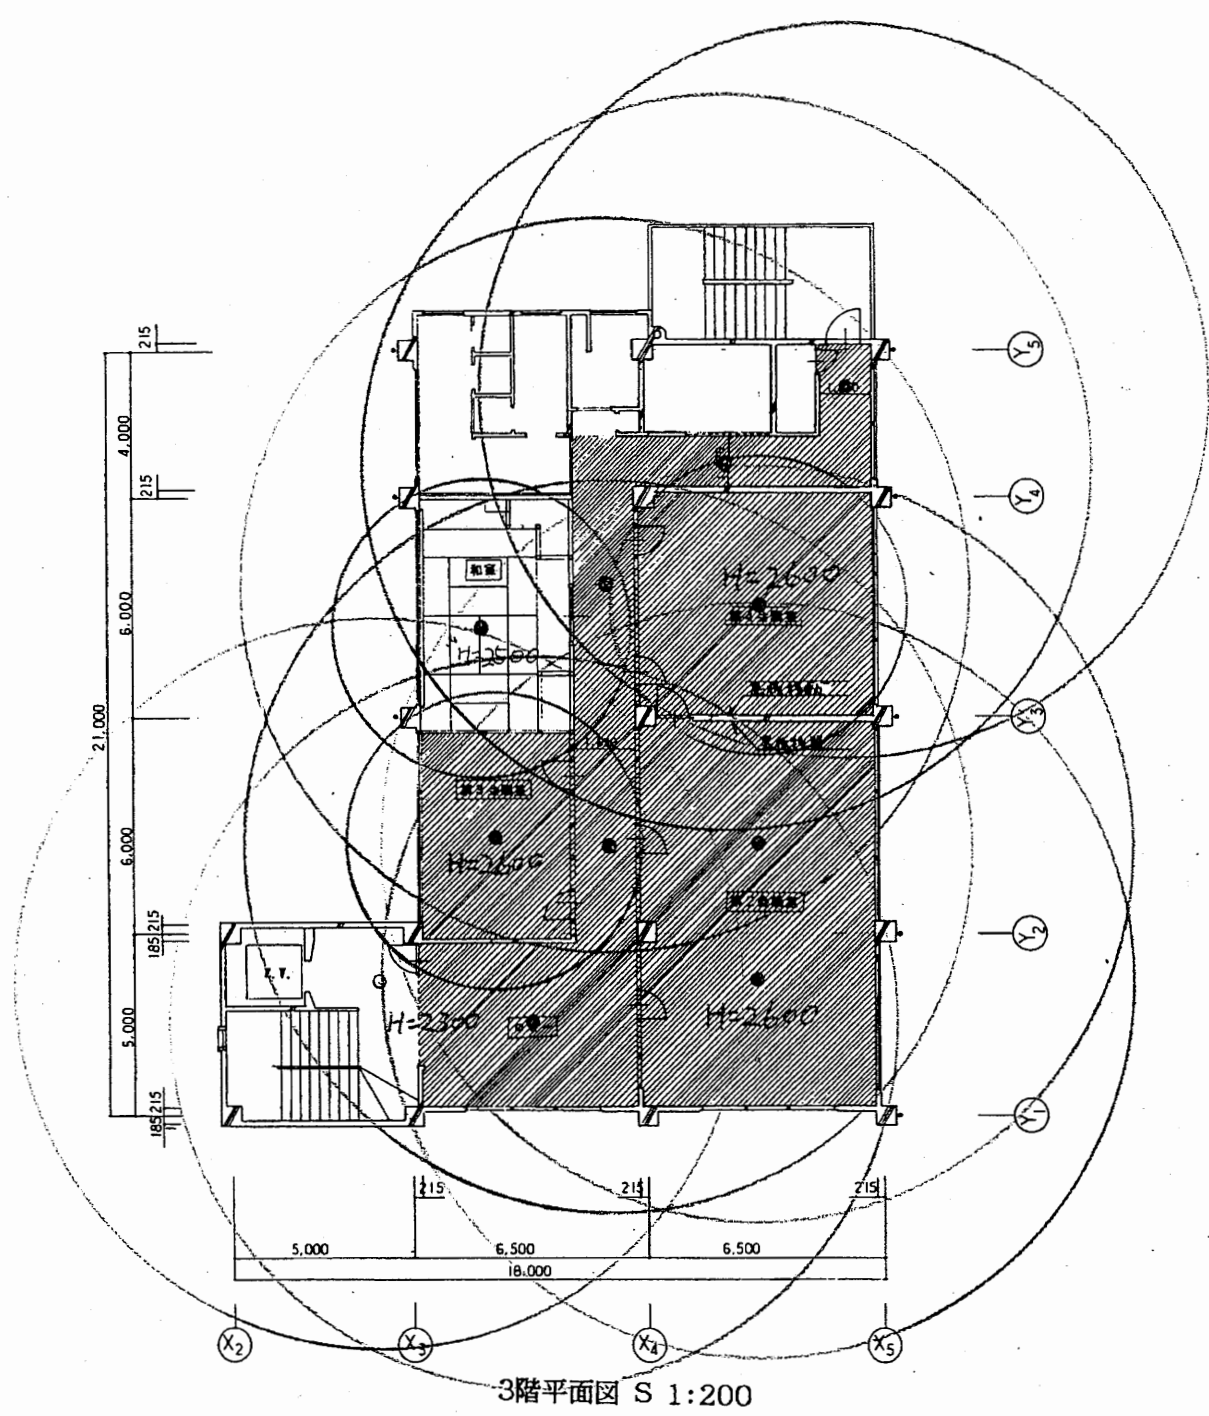

3階平面図 S 1:200

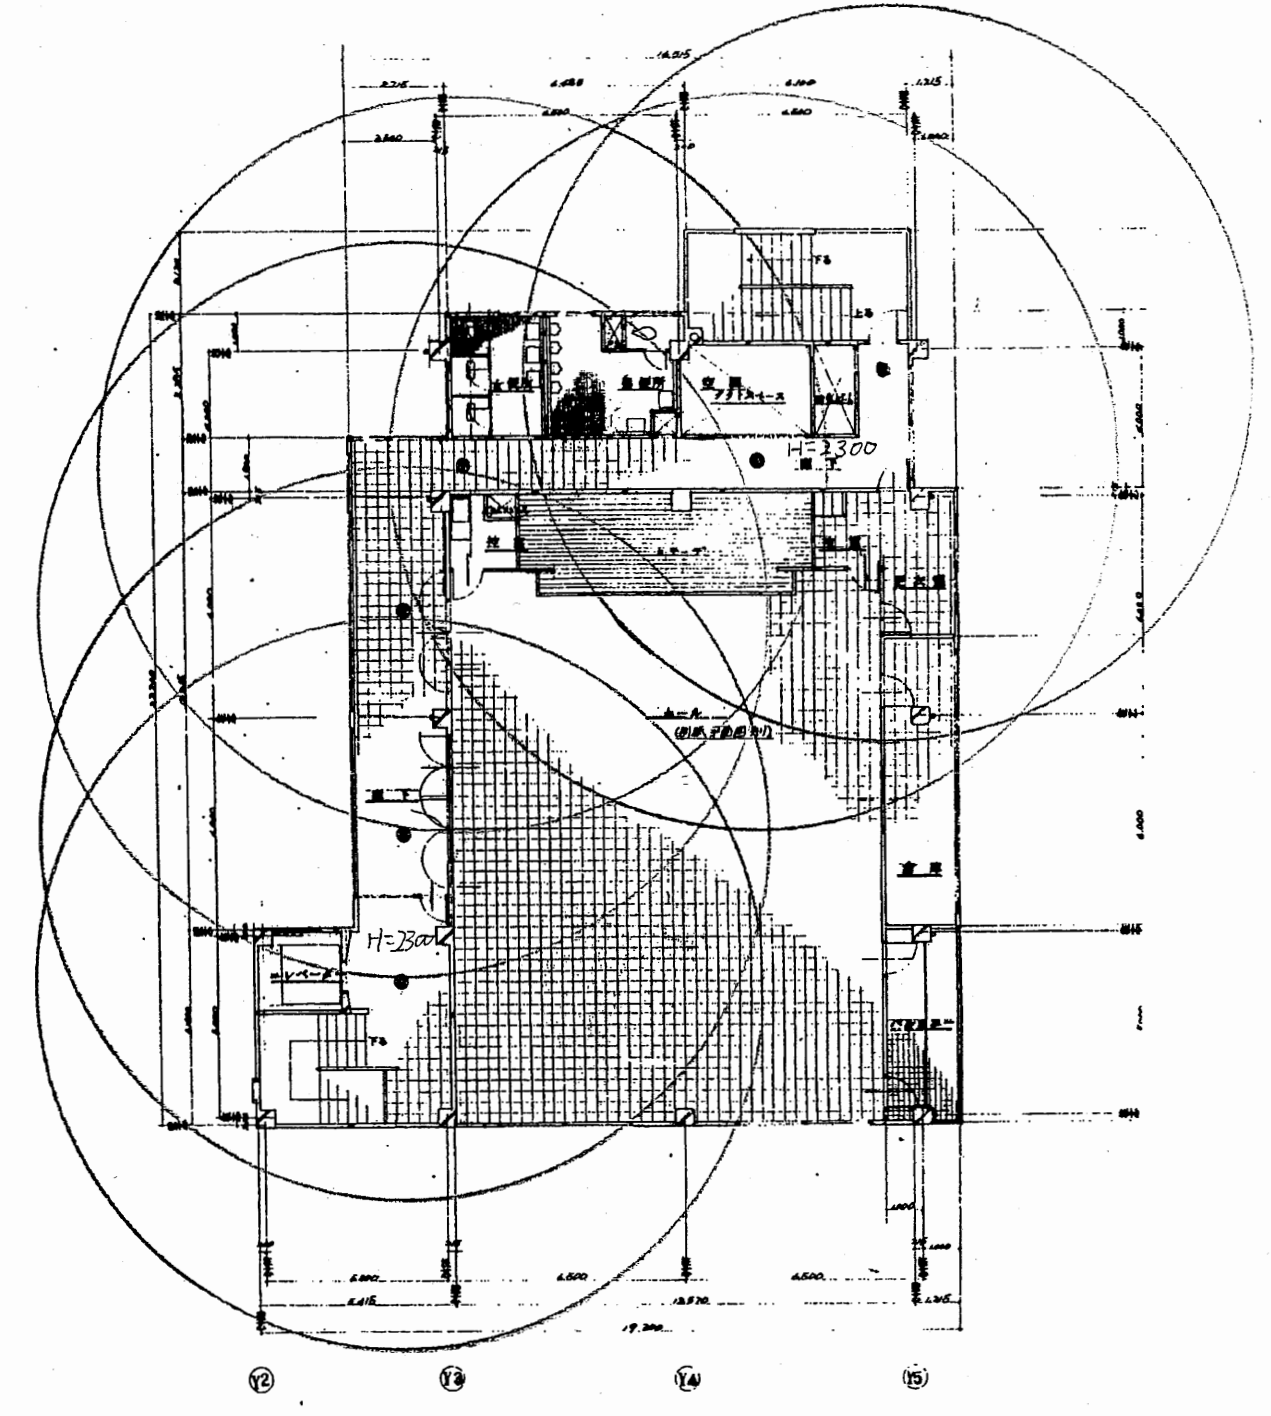


4階平面図 S 1:200


4階平

追浜コミセン分室

工事名	追浜行政センターほか9か所建築基準法第12条定期点検業務委託			設計者資格 氏名	級建築士登録第 号			課長	主査等	担当者	横須賀市 財政部 FM推進課
図面名称	各階平面図 (非常照明)	図番	縮尺	S 1:200	作図	平成	年	月	日		

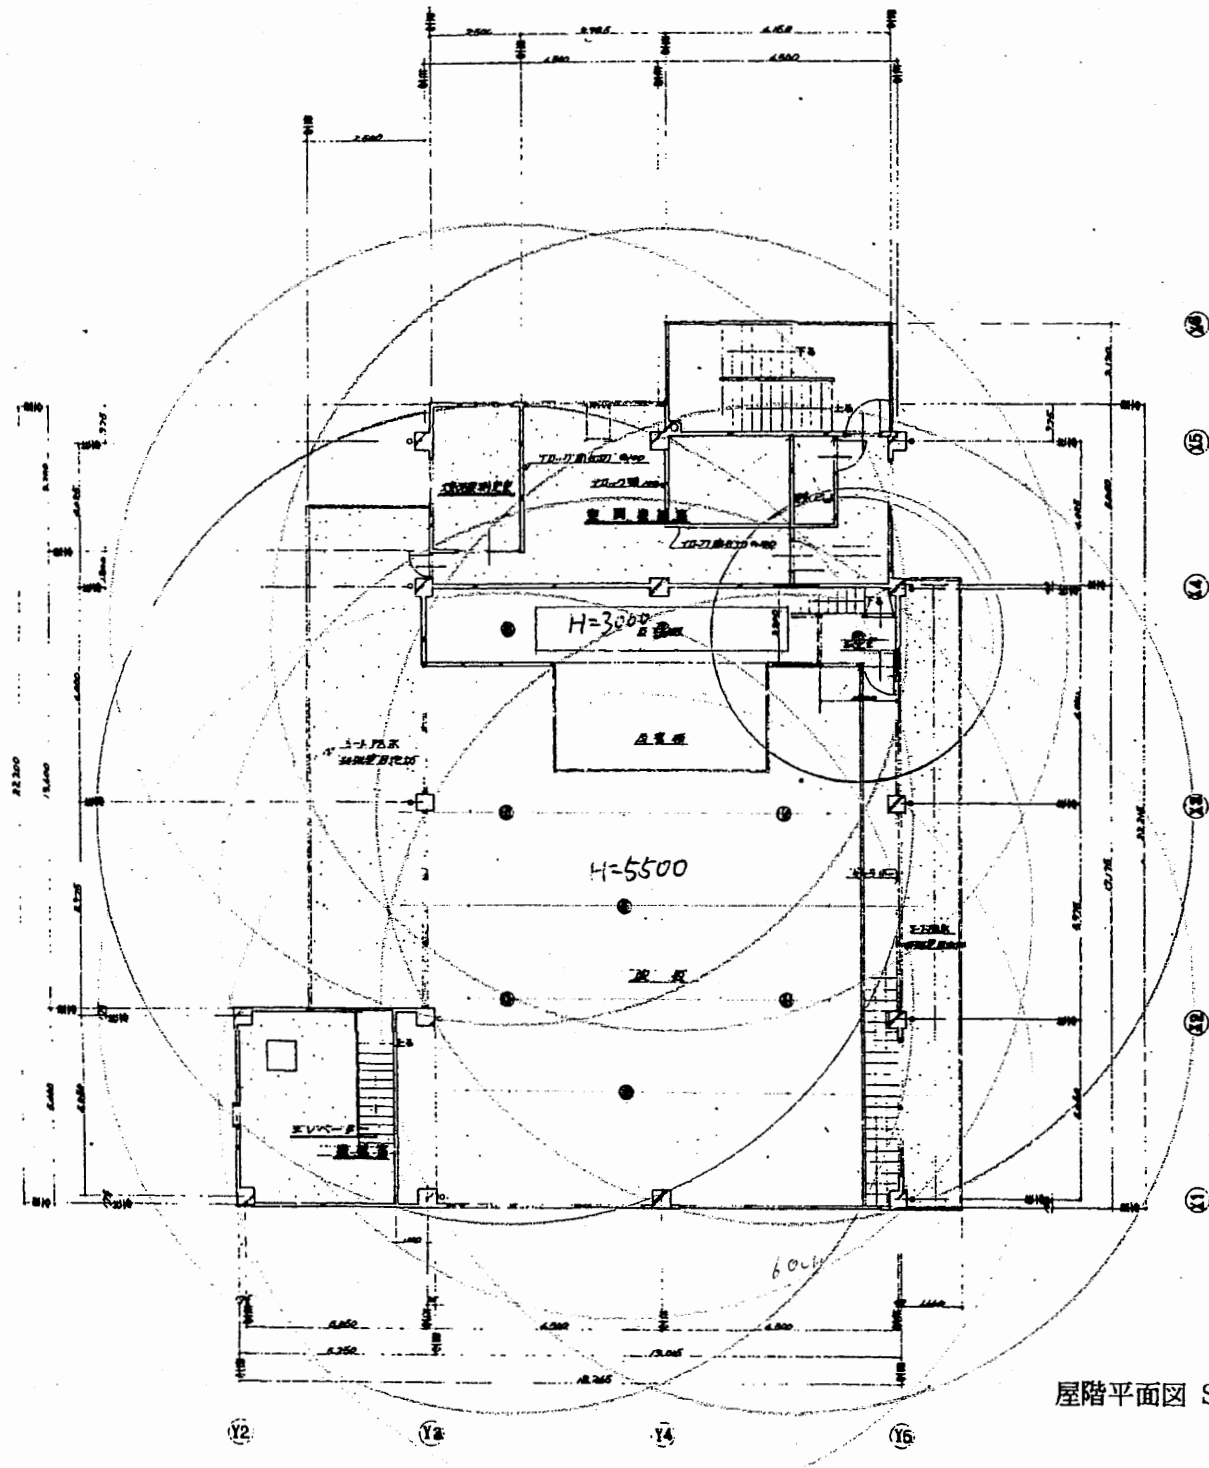


屋階平面図 S 1:200

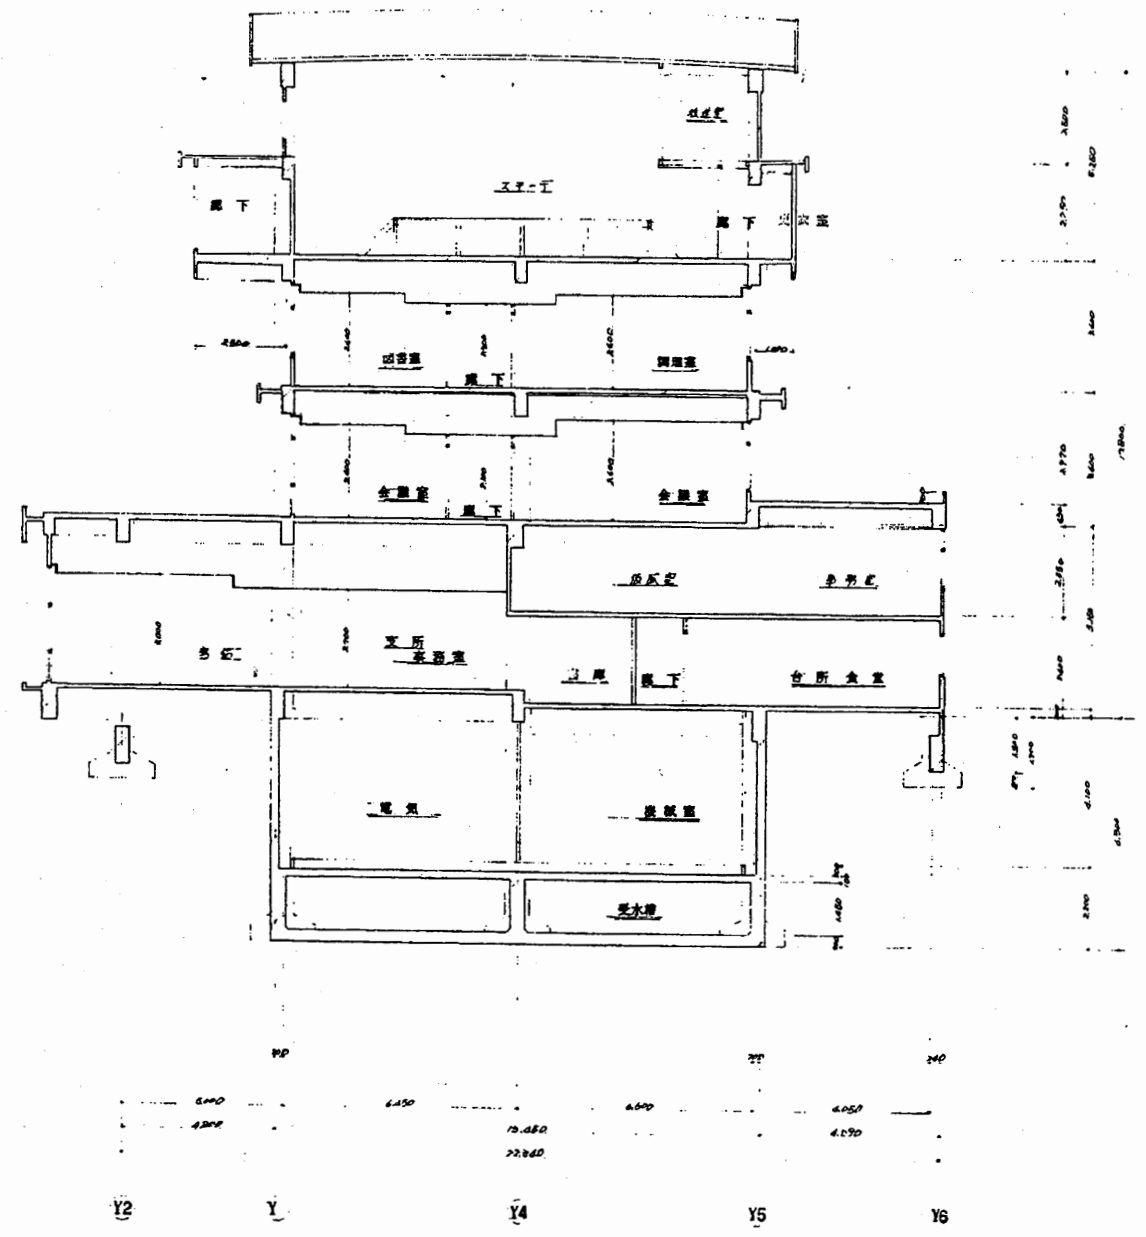

断面図 S 1:200


追浜コミセン分室

工事名	追浜行政センターほか9か所建築基準法第12条定期点検業務委託			設計者資格 氏名	級建築士登録第 号			課長	主査等	担当者	横須賀市 財政部 FM推進課
図面名称	屋階平面図 断面図 (非常照明)		図番	縮尺	S 1:200	作図	平成 年 月 日				

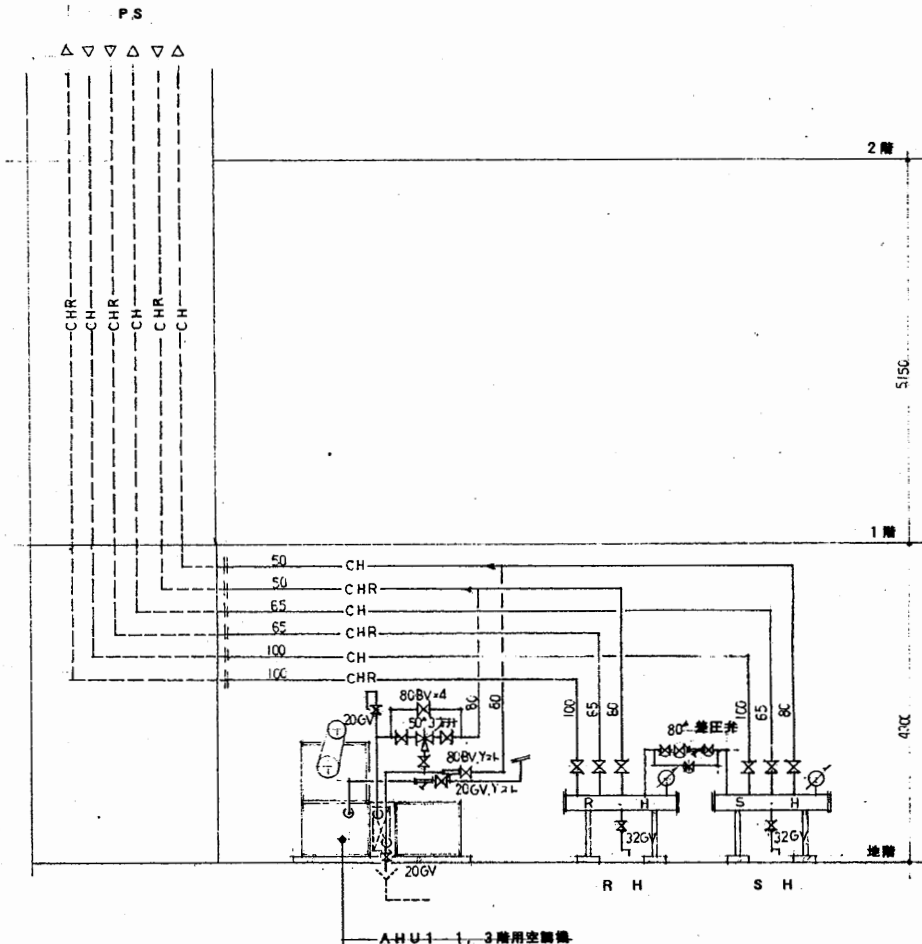




系統図 (新設)

- 2) 注記
- 1) 本図は、設計者の責任で作成されたものである。
 - 2) 本図は、設計者の責任で作成されたものである。
 - 3) 本図は、設計者の責任で作成されたものである。

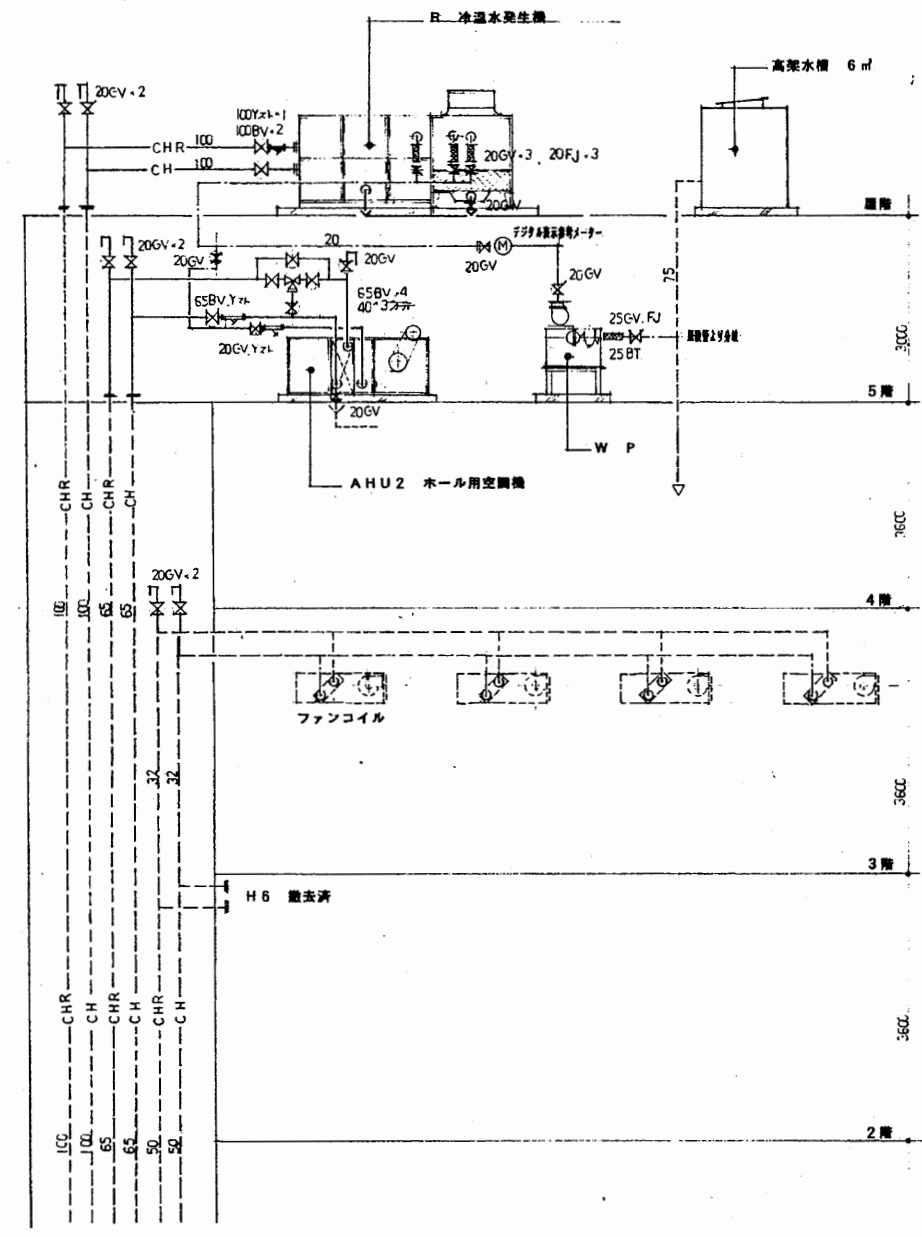


追浜コミセン分室

工事名	追浜行政センターほか9か所建築基準法第12条定期点検業務委託			設計者資格 氏名	級建築士登録第 号			課長	主査等	担当者	横須賀市 財政部 FM推進課
図面名称	設備図	図番	縮尺	作図	平成	年	月	日			

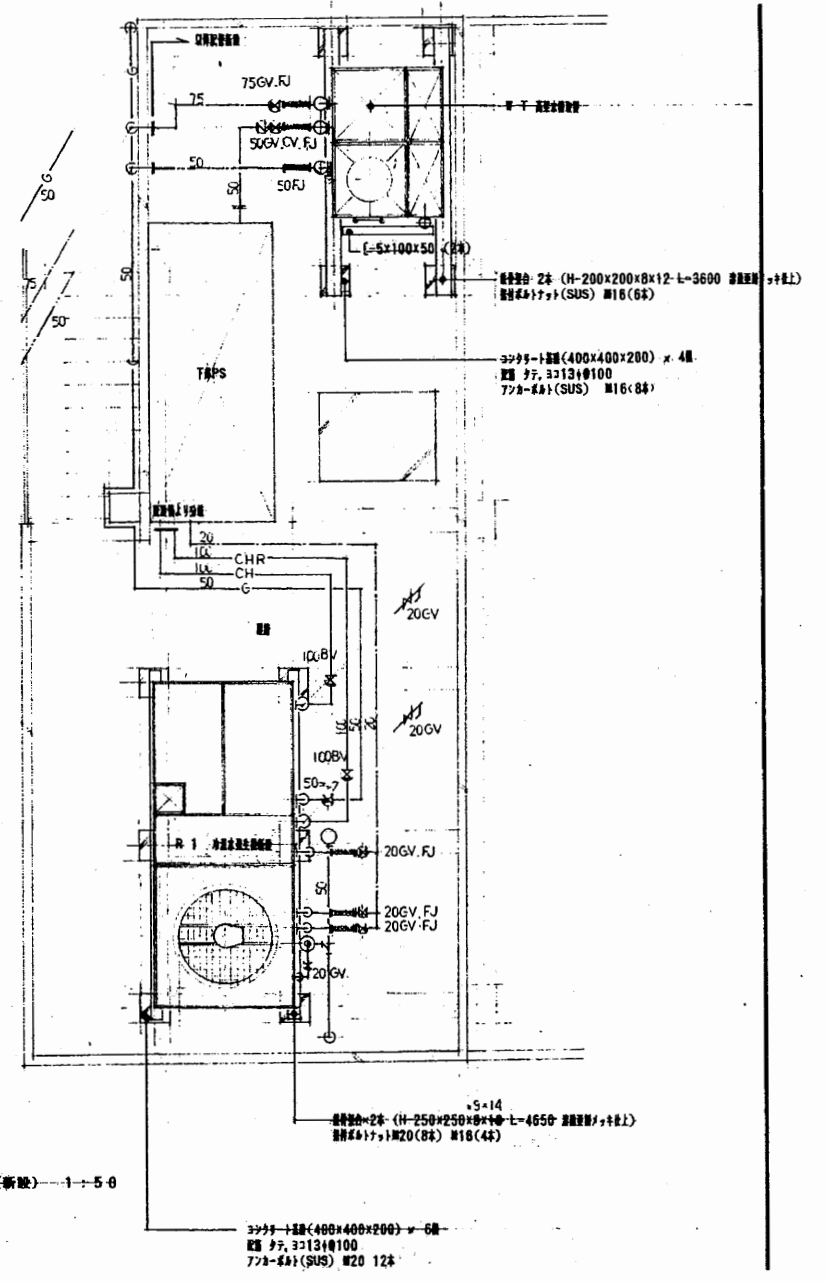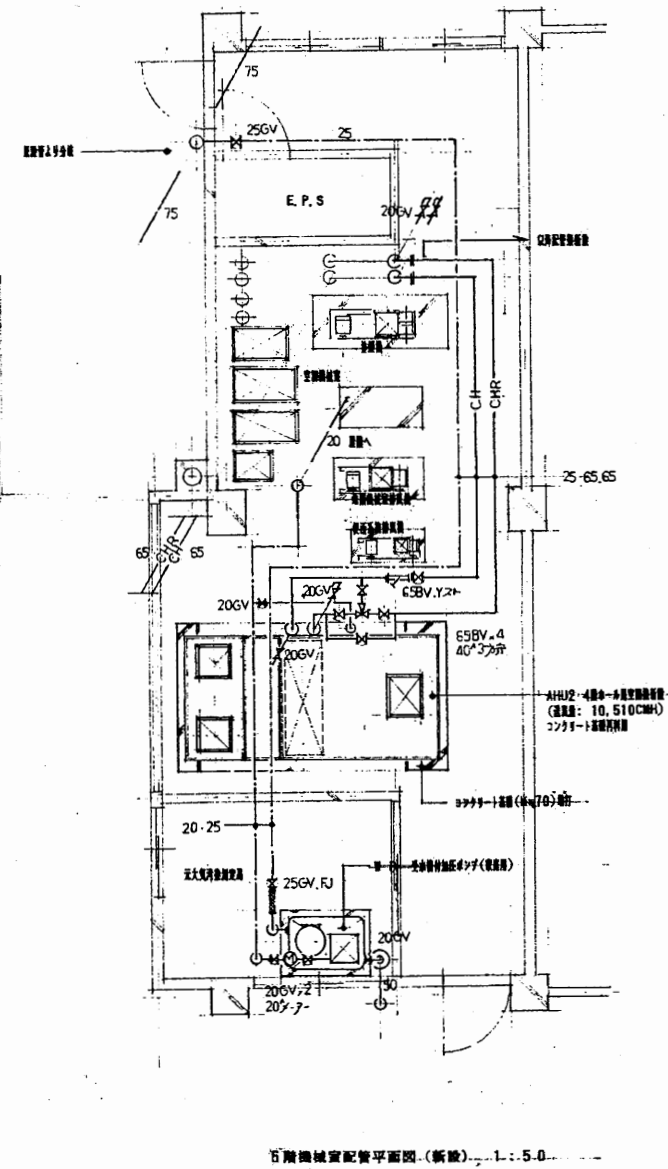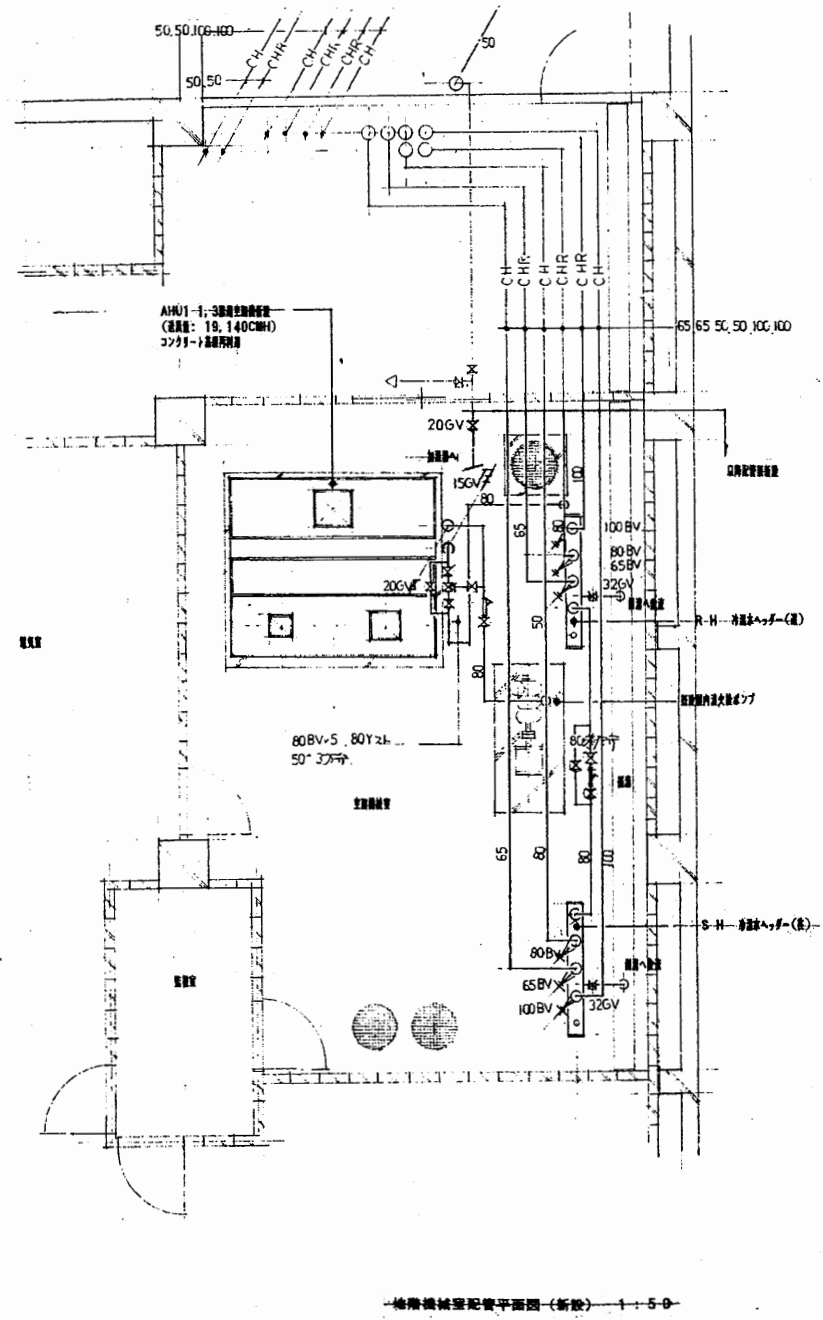


追浜コミセン分室

工事名	追浜行政センターほか9か所建築基準法第12条定期点検業務委託		設計者資格 氏名	級建築士登録第 _____ 号		課長	主査等	担当者	横須賀市 財政部 FM推進課
図面名称	設備図	図番	縮尺	作図	平成 年 月 日				

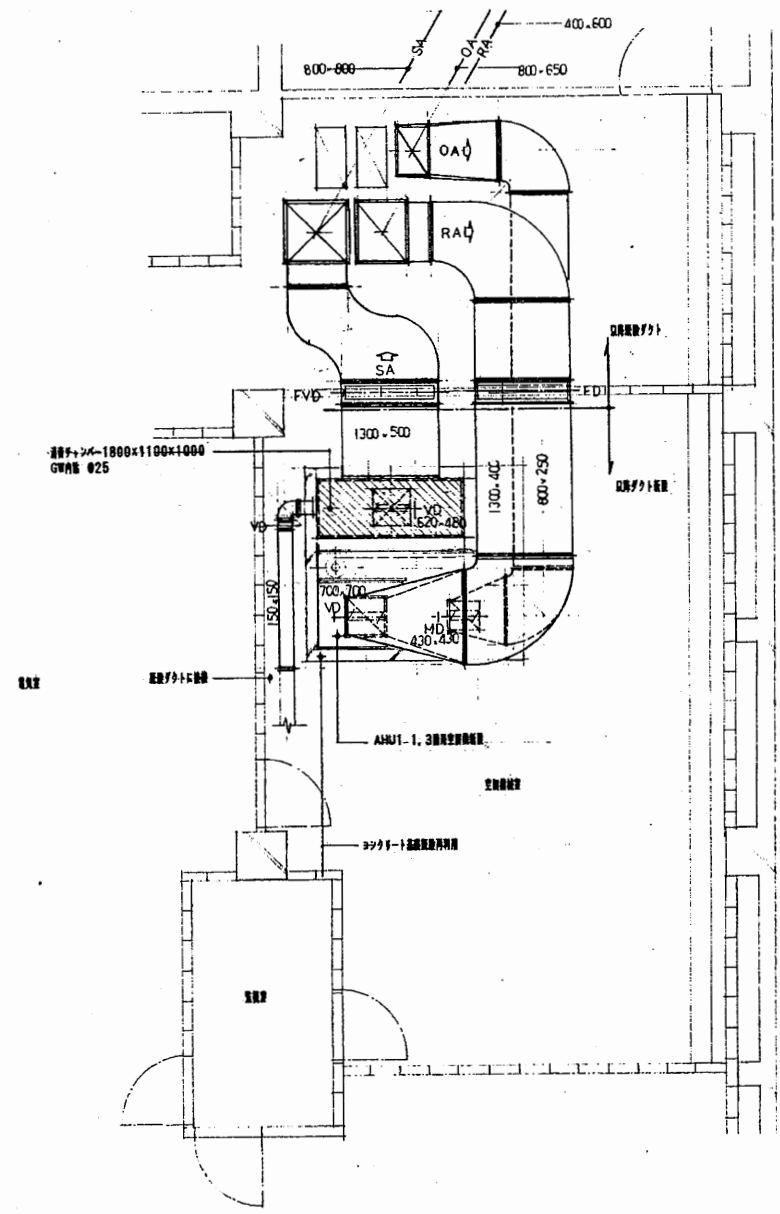


地階空調機ダクト平面図 1:50

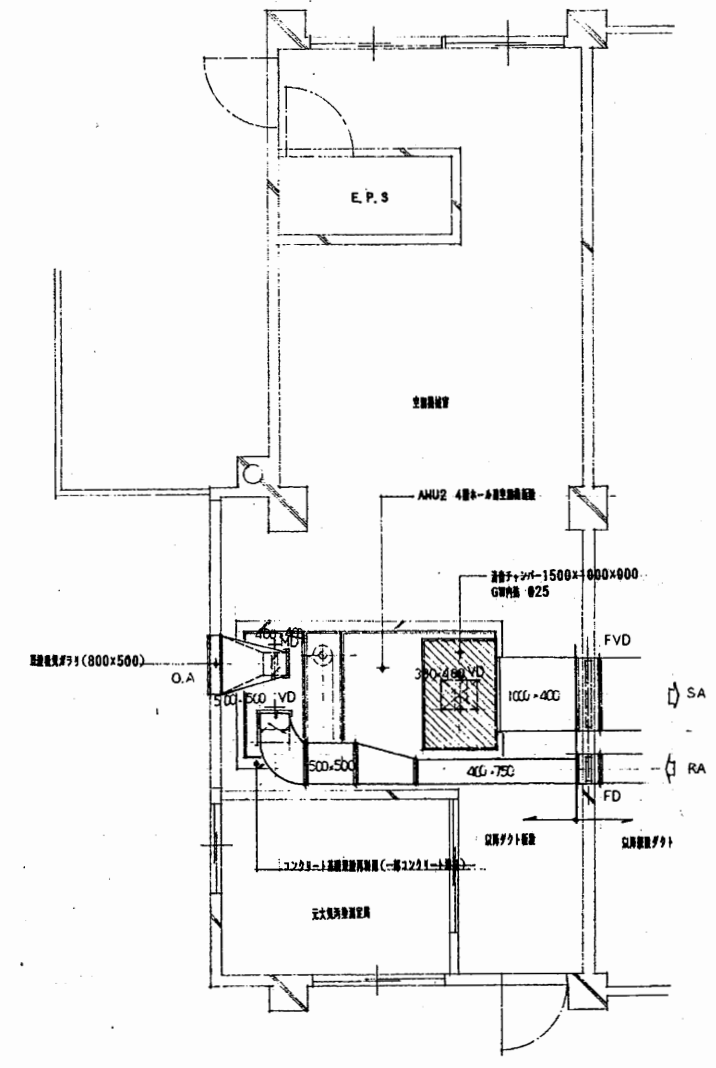


5階空調機ダクト平面図 1:50

追浜コミセン分室


工事名	追浜行政センターほか9か所建築基準法第12条定期点検業務委託			設計者資格 氏名	級建築士登録第 号			課長	主査等	担当者	横須賀市 財政部 FM推進課
図面名称	設備図	図番	縮尺	作図	平成	年	月	日			

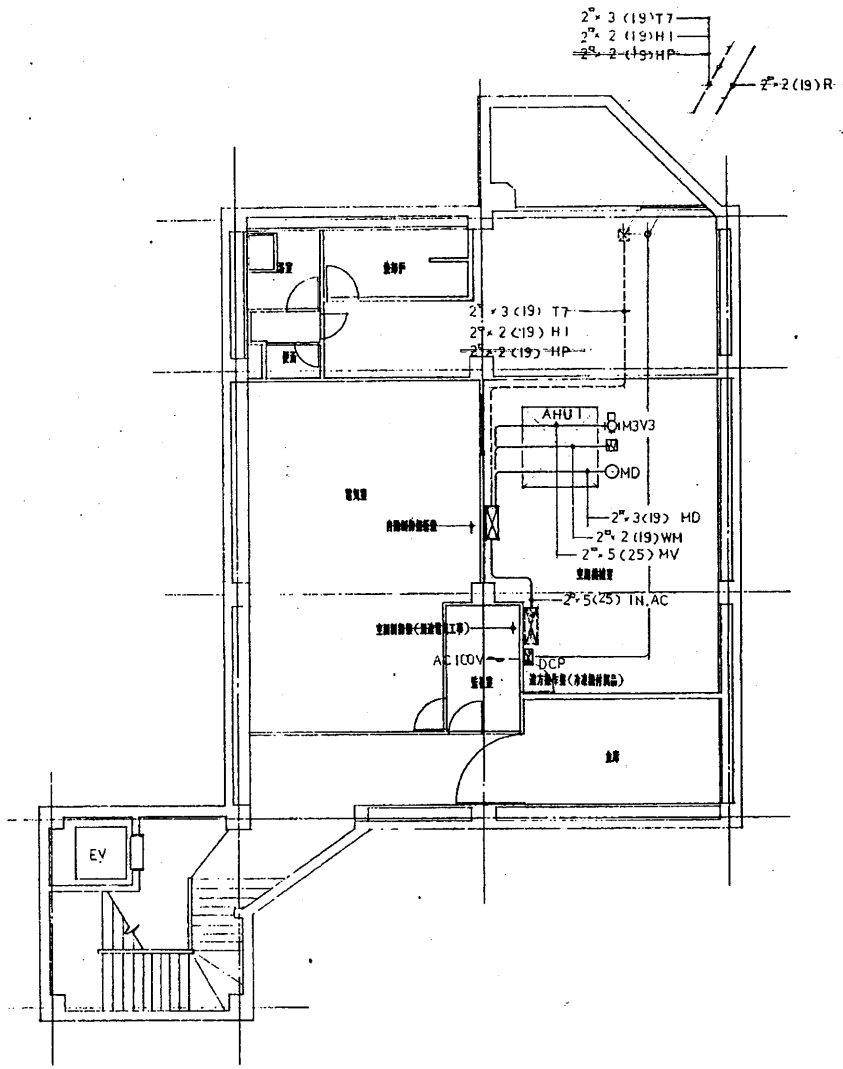

地層計装平面図 1:200

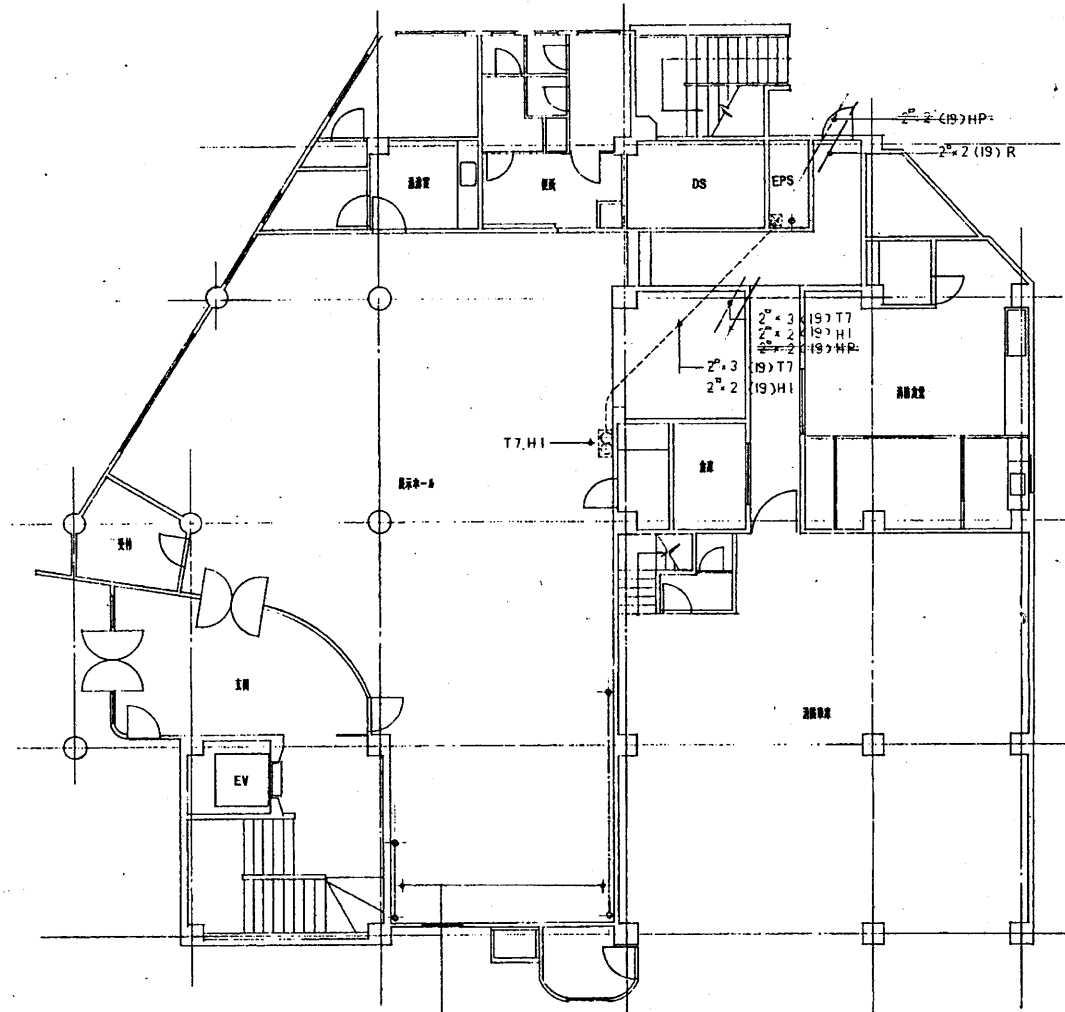



1層計装平面図 1:200

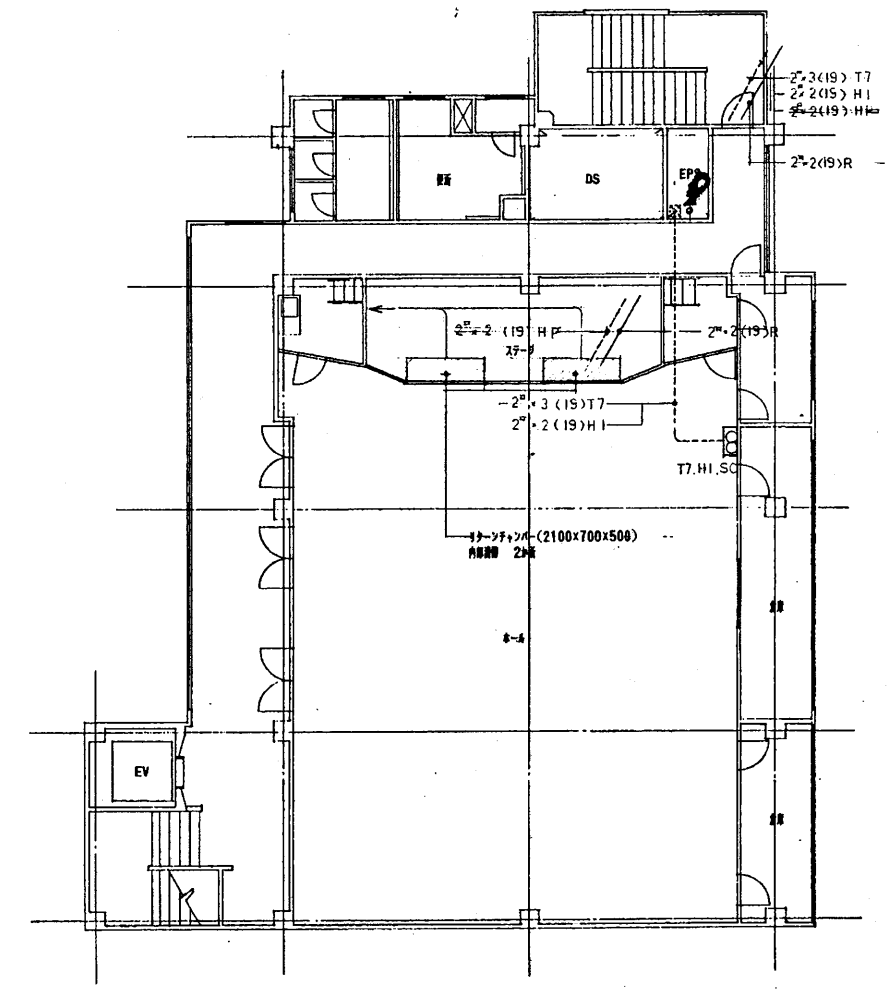

4層計装平面図 1:200


追浜コミセン分室

工事名	追浜行政センターほか9か所建築基準法第12条定期点検業務委託			設計者資格 氏名	級建築士登録第 号			課長	主査等	担当者	横須賀市 財政部 FM推進課
図面名称	設備図	図番		縮尺	作図	平成 年 月 日					

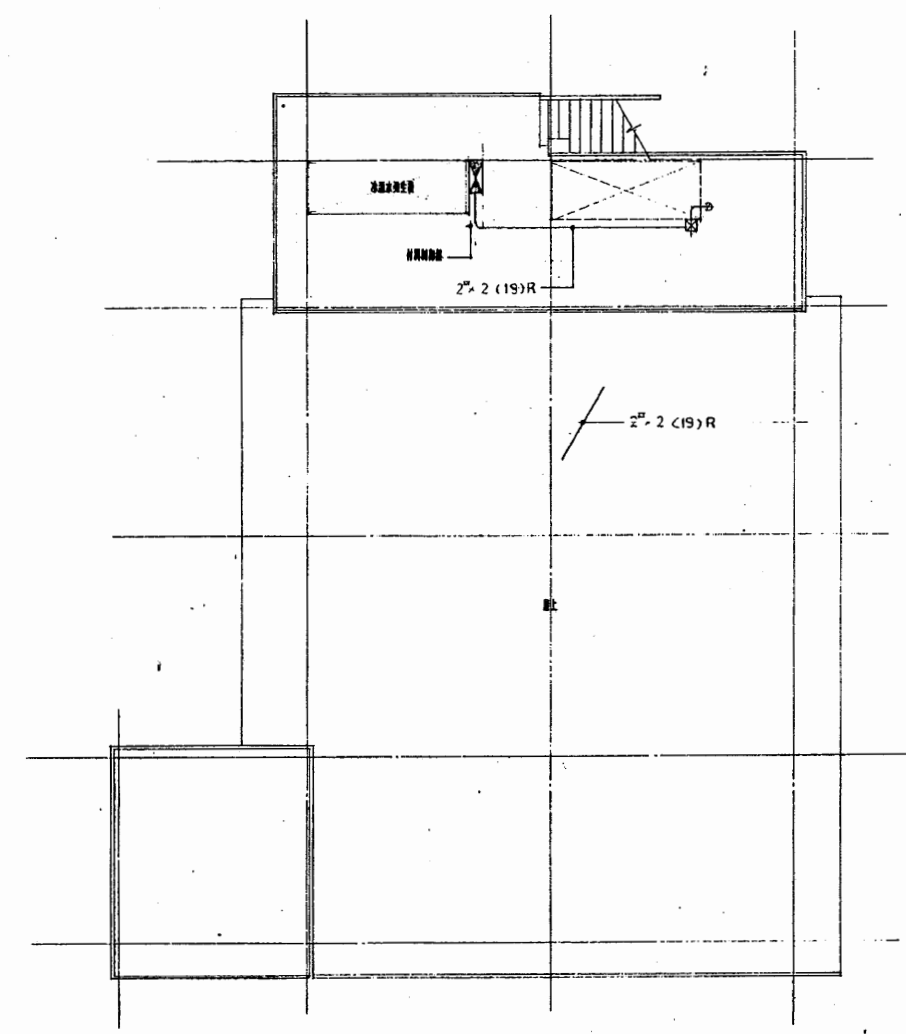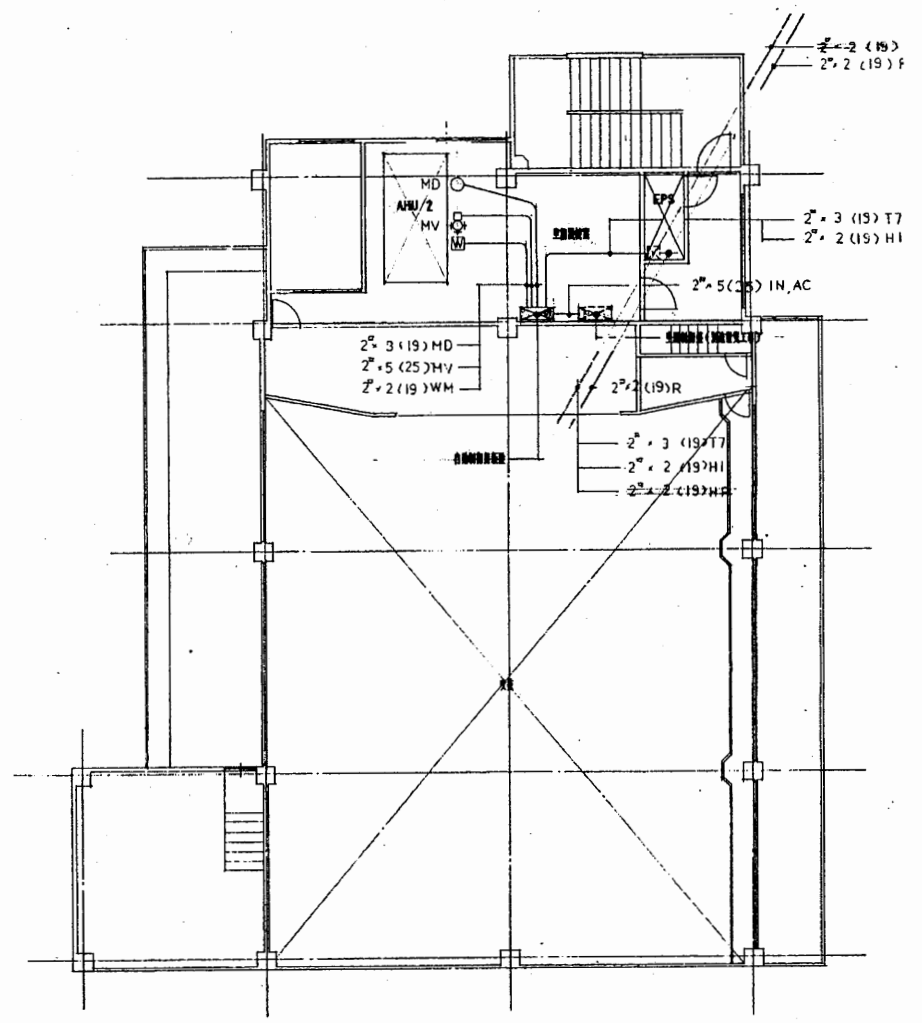


追浜コミセン分室

工事名	追浜行政センターほか9か所建築基準法第12条定期点検業務委託			設計者資格 氏名	級建築士登録第 号			課長	主査等	担当者	横須賀市 財政部 FM推進課
図面名称	設備図	図番	縮尺	作図	平成	年	月	日			

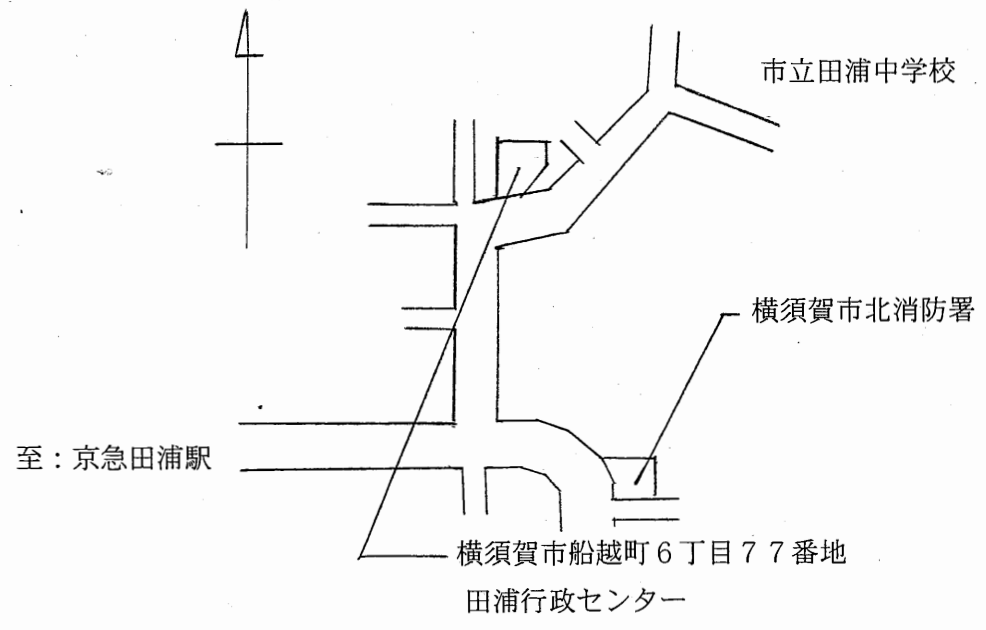


案内図

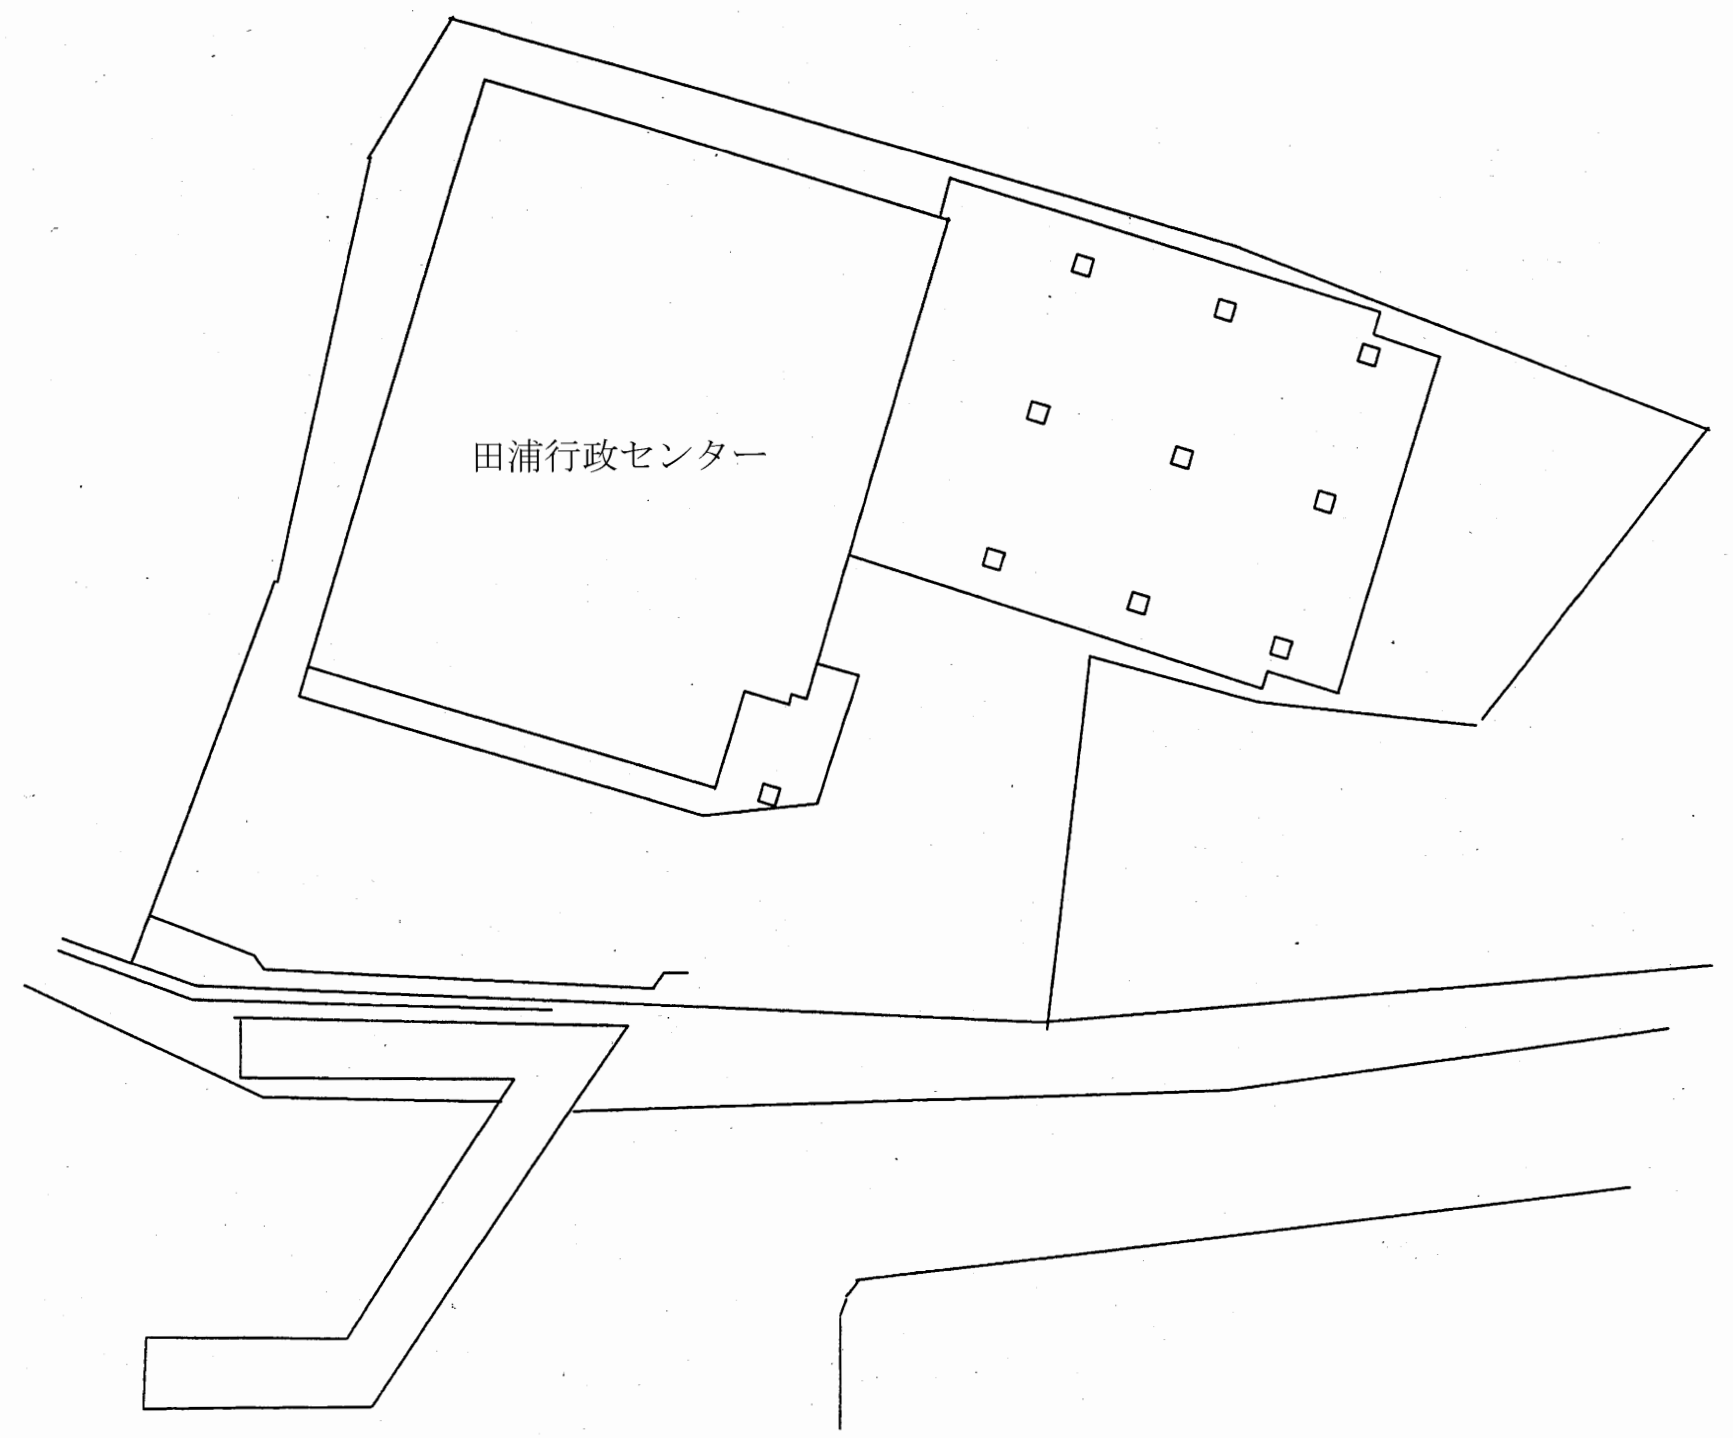


配置図 S 1:400

田浦行政C

工事名	追浜行政センターほか9か所建築基準法第12条定期点検業務委託			設計者資格 氏名	級建築士登録第 号			課長	主査等	担当者	横須賀市 財政部 FM推進課
図面名称	案内図・配置図	図番	縮尺	1:400	作図	平成	年	月	日		

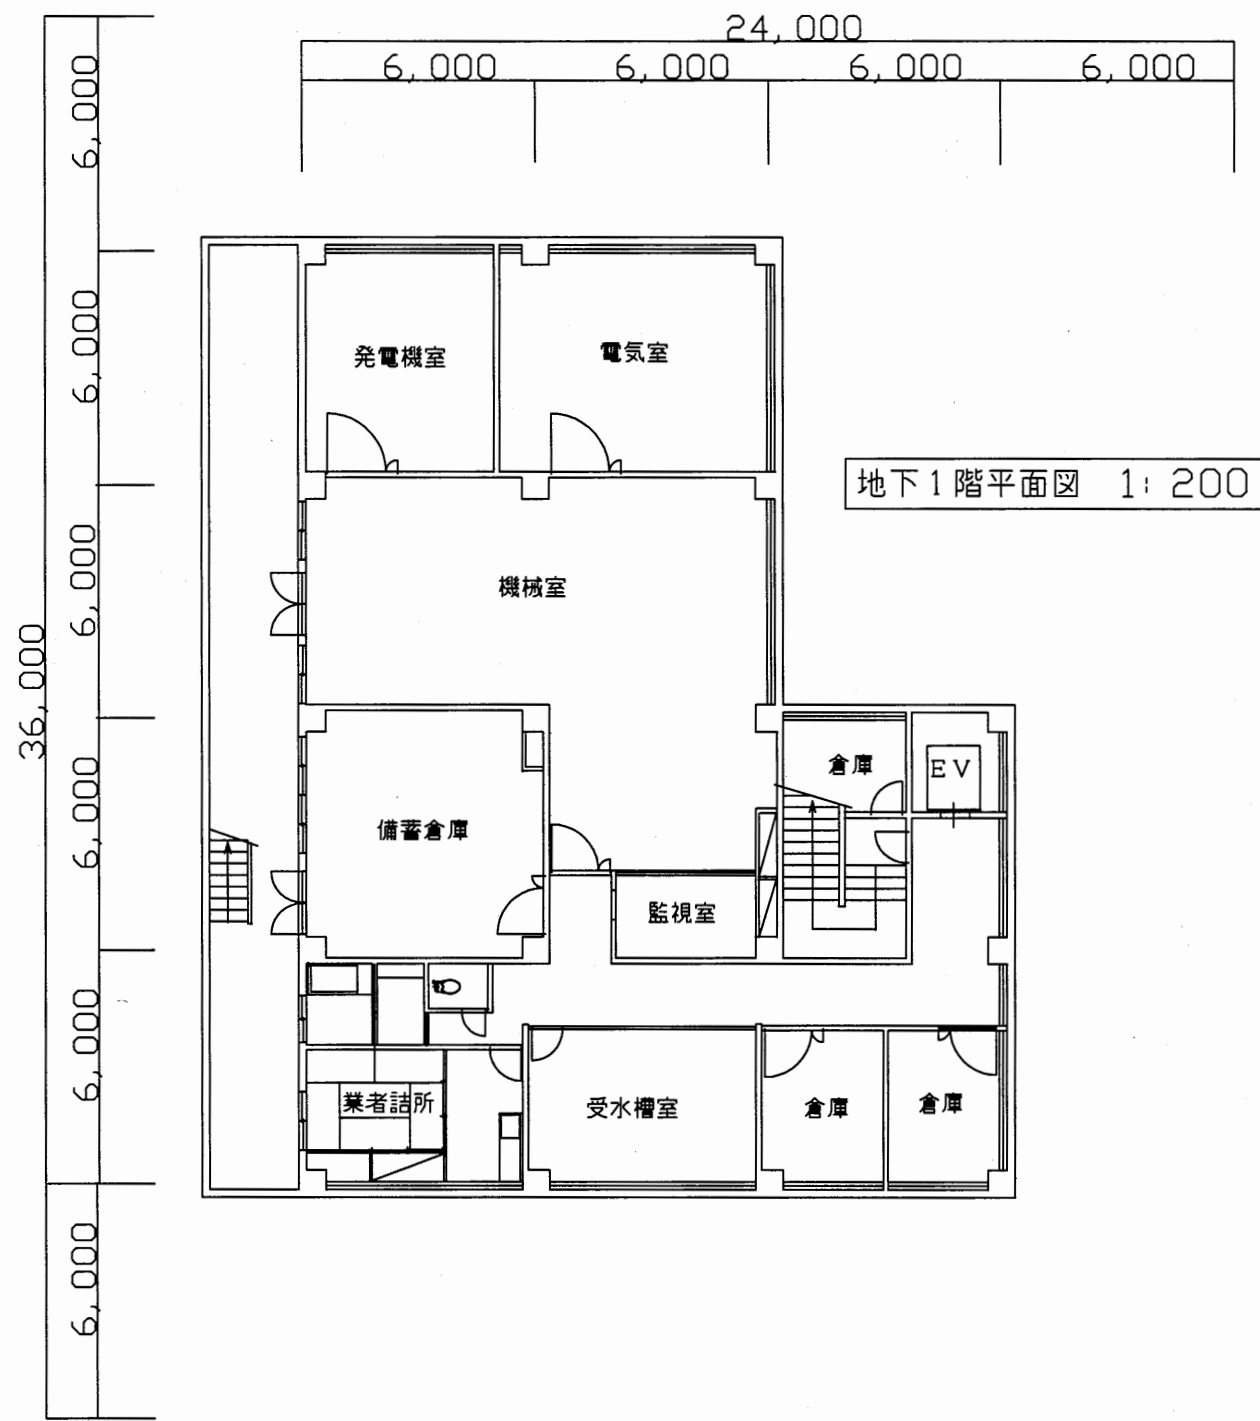


地下1階平面図 1:200

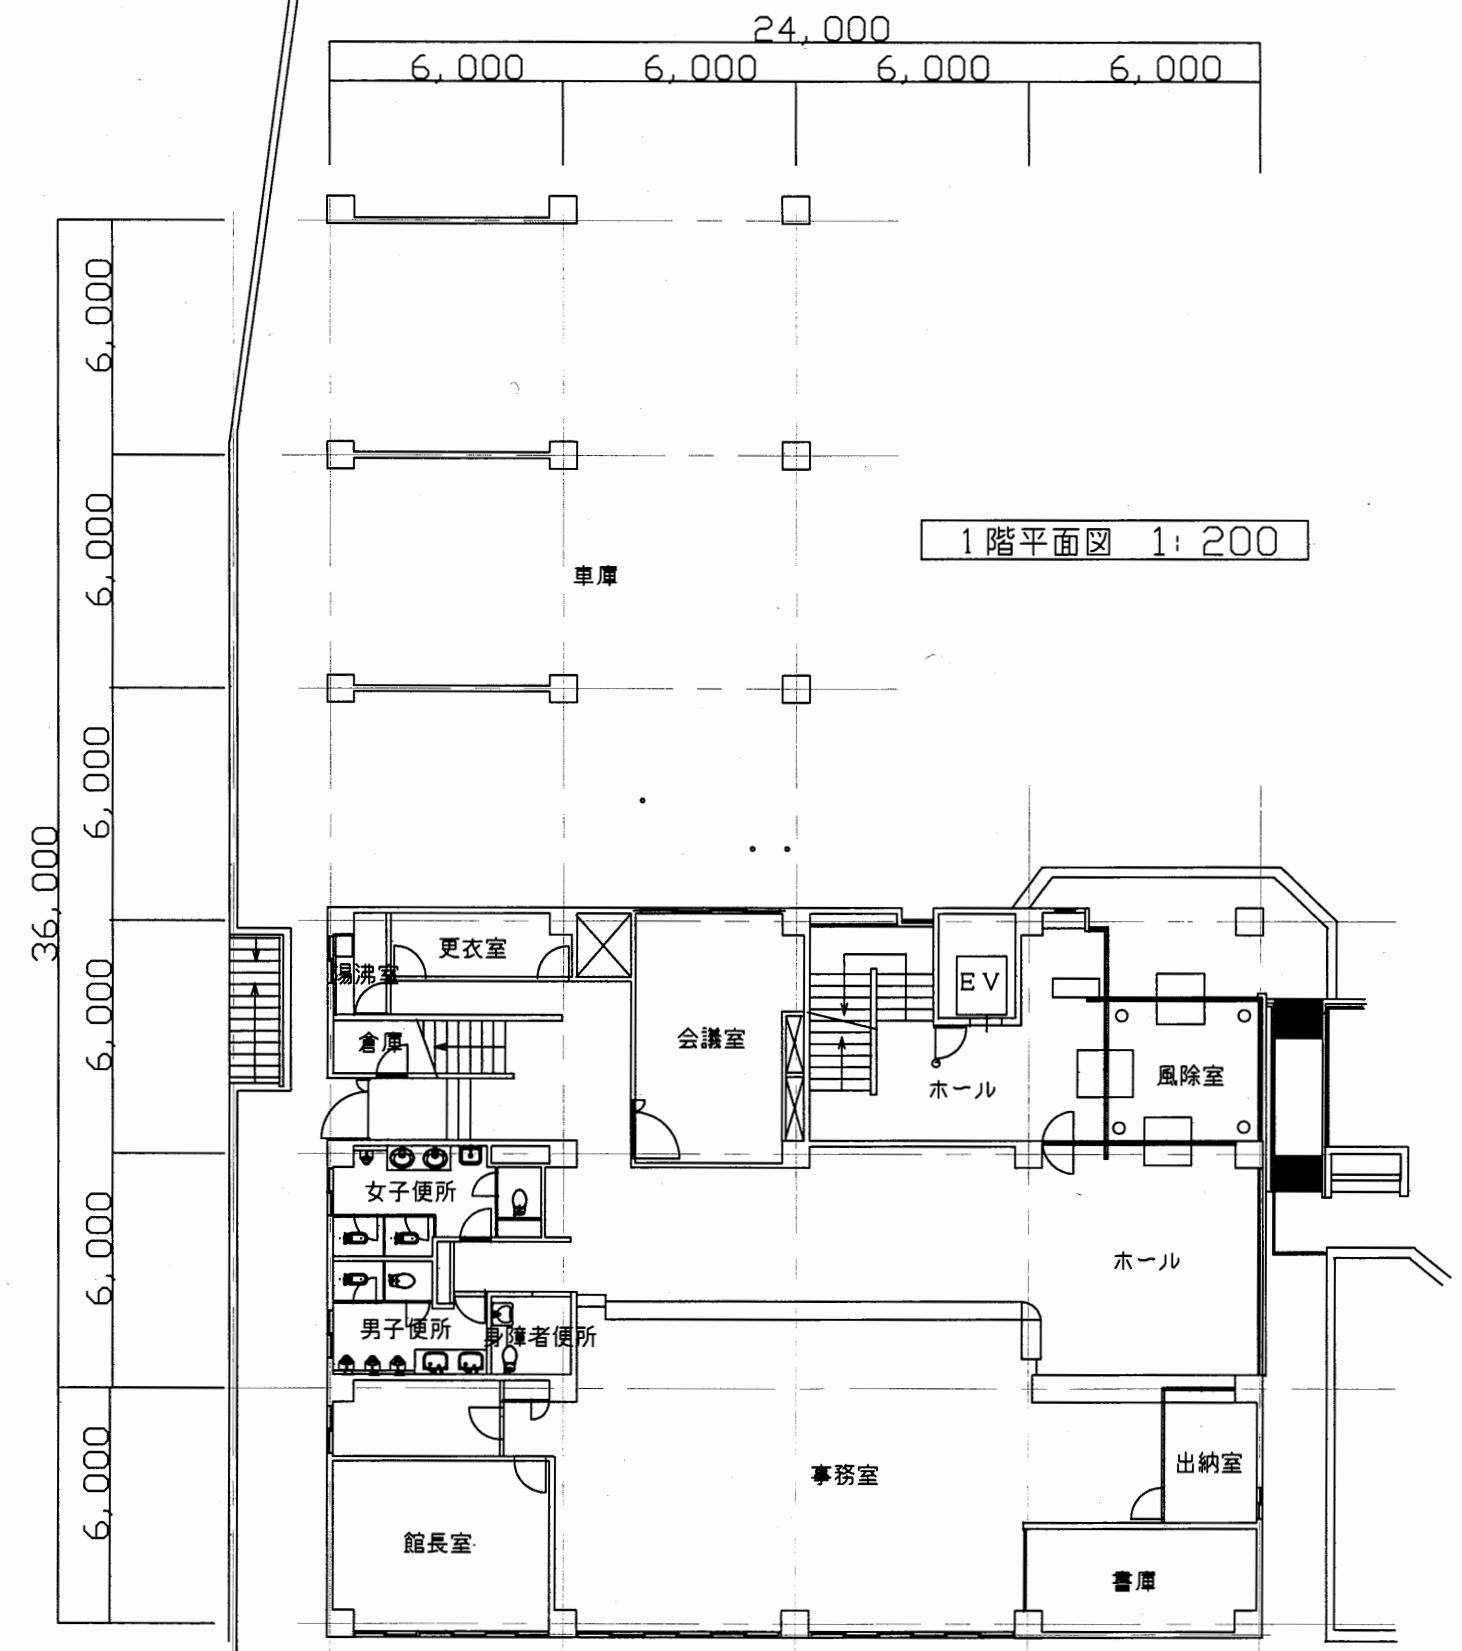


1階平面図 1:200

田浦行政C

工事名	追浜行政センターほか9か所建築基準法第12条定期点検業務委託			設計者資格氏名	級建築士登録第 号			課長	主査等	担当者	横須賀市 財政部 FM推進課
図面名称	地階・1階平面図	図番		縮尺	1:200	作図	平成 年 月 日				

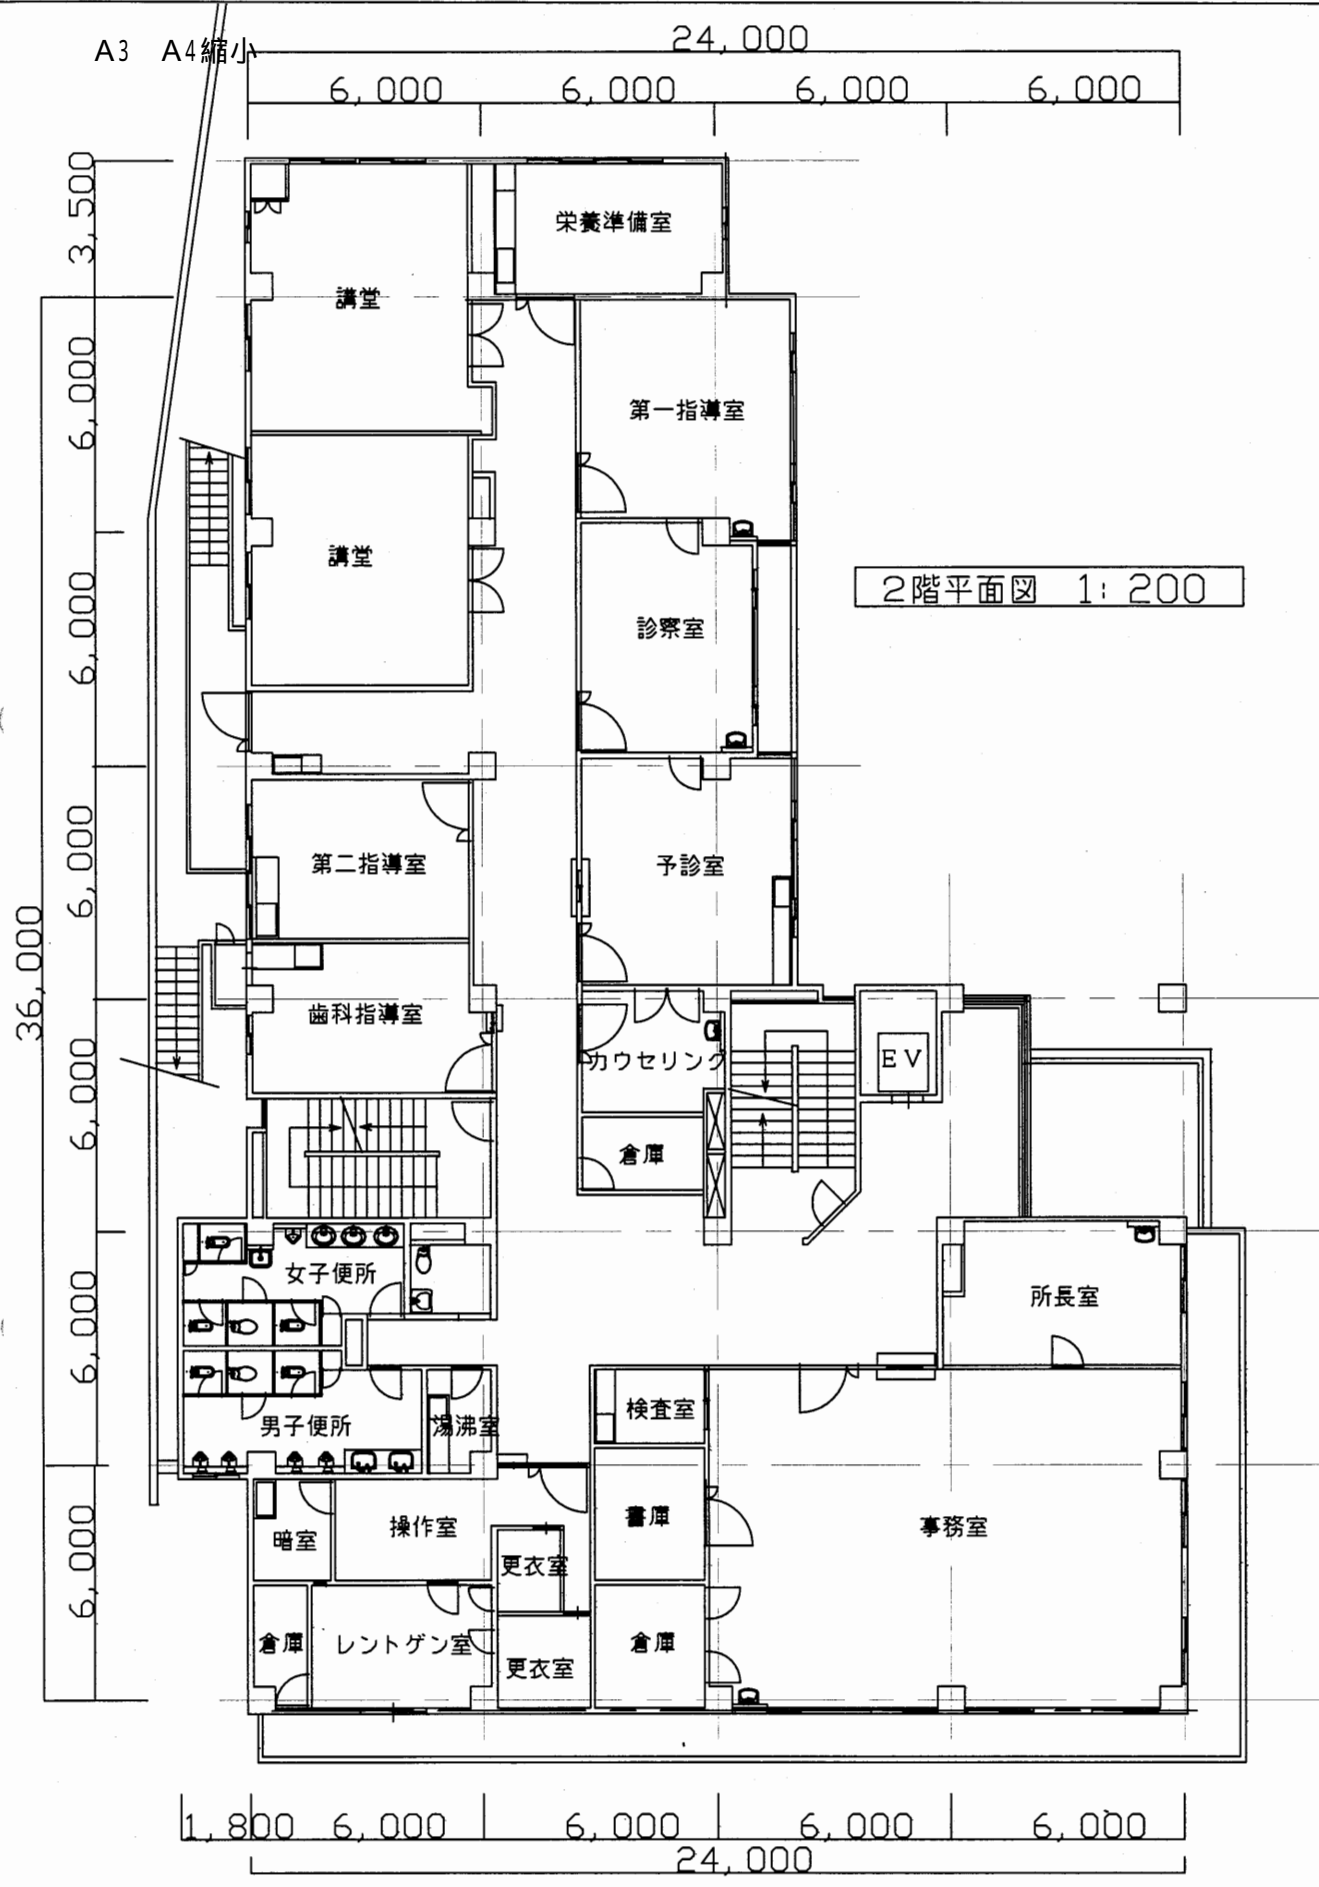

2階平面図 1:200


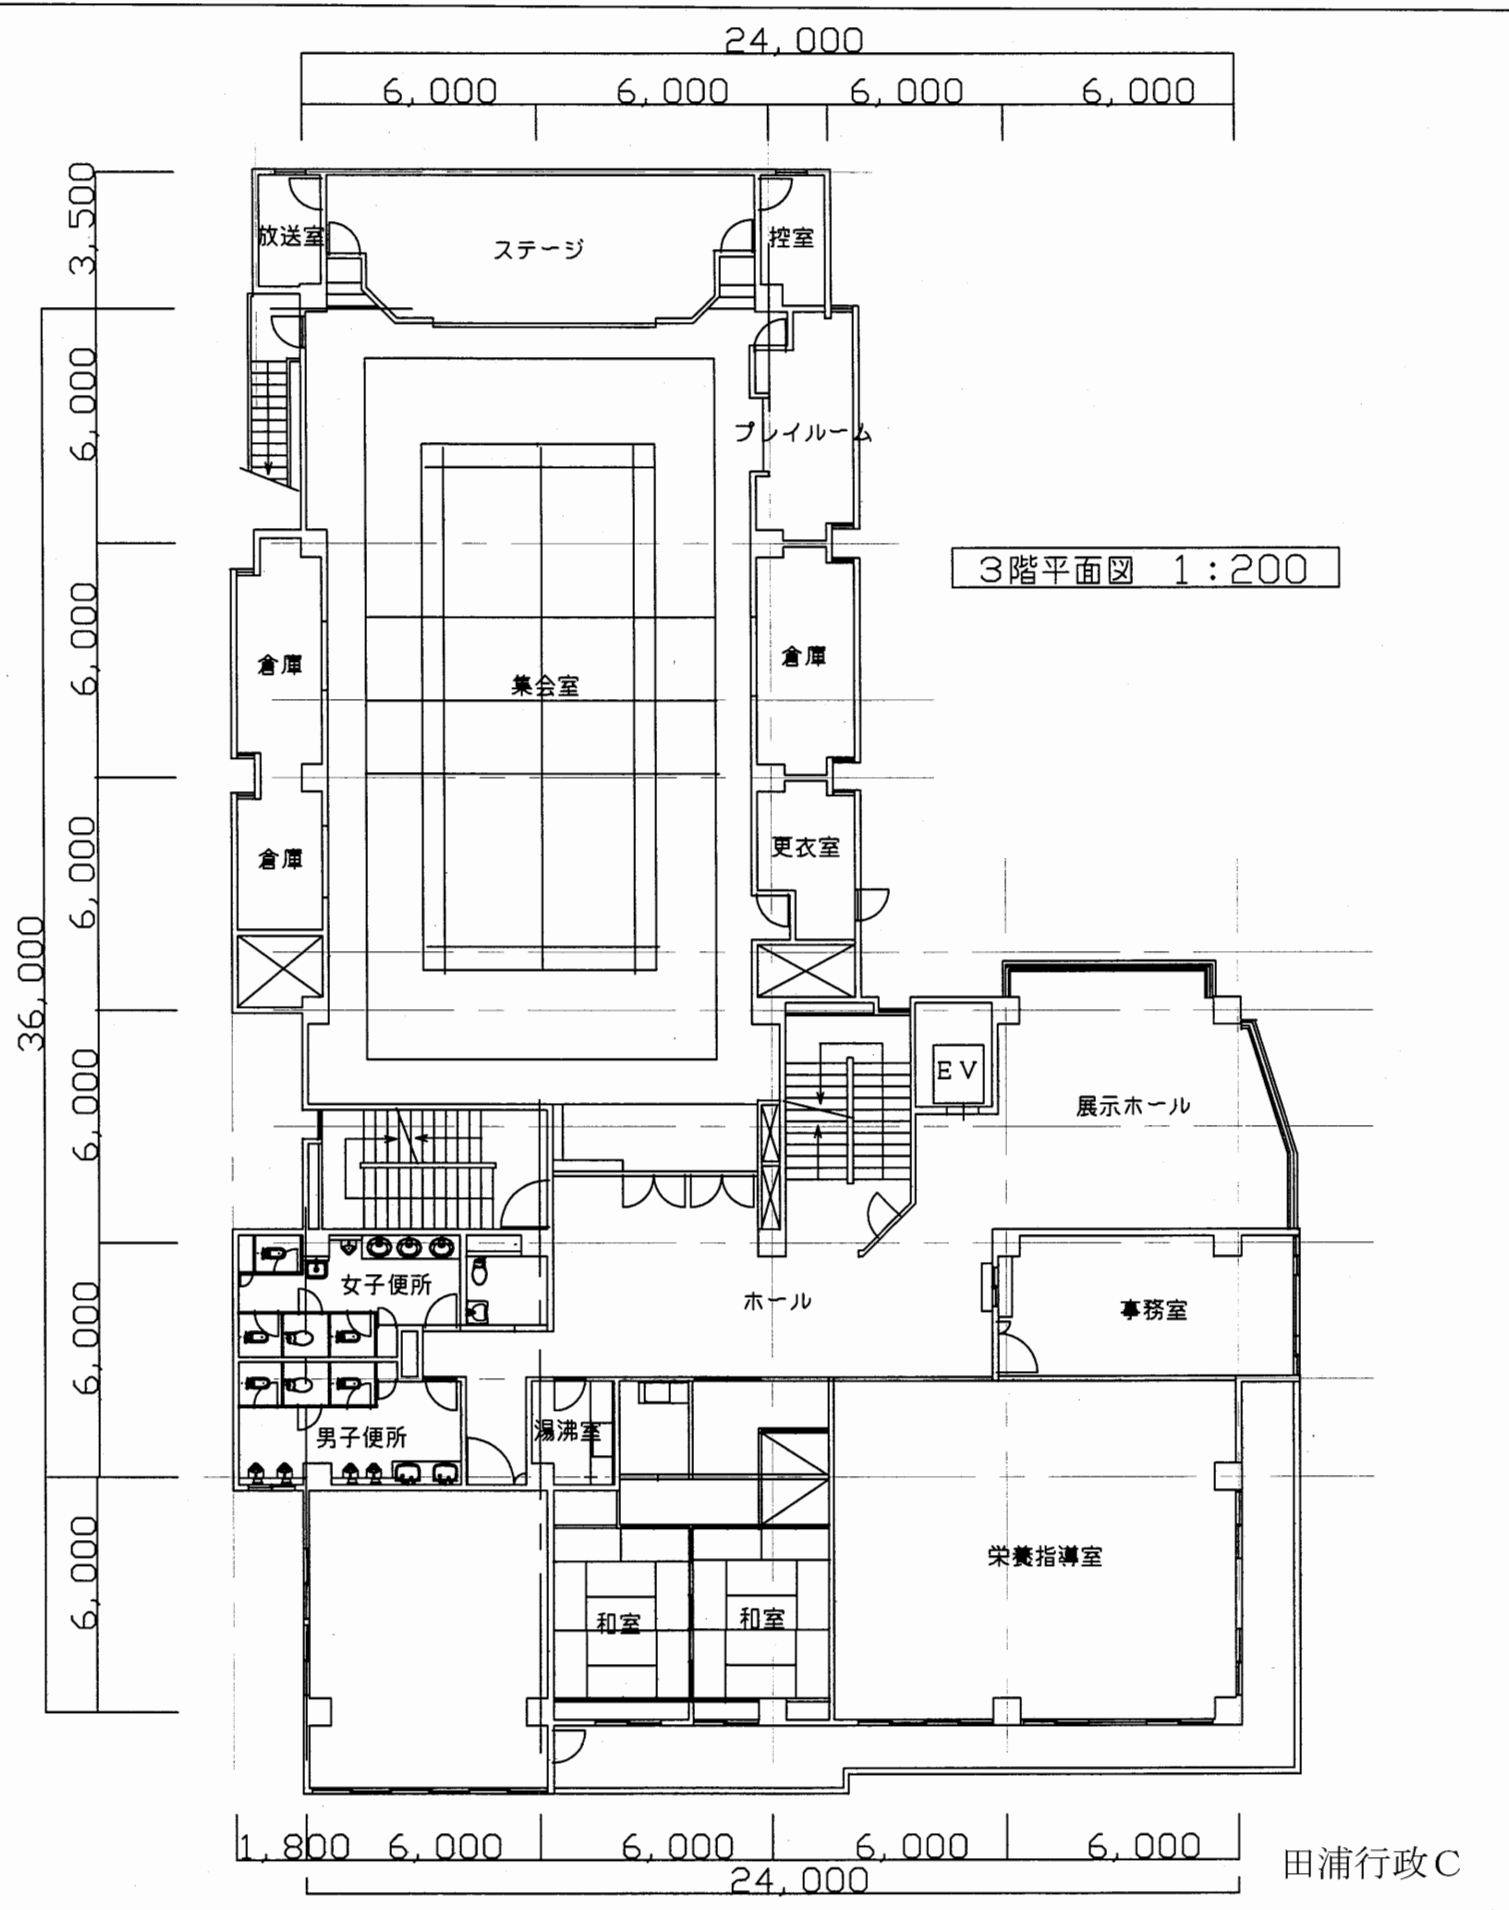


3階平面図 1:200

工事名	追浜行政センターほか9か所建築基準法第12条定期点検業務委託		設計者資格 氏名	級建築士登録第 号		課長	主査等	担当者	横須賀市 財政部 FM推進課
図面名称	2階・3階平面図	図番	縮尺	1:200	作図	平成	年	月	



田浦行政C

A3 A4縮小

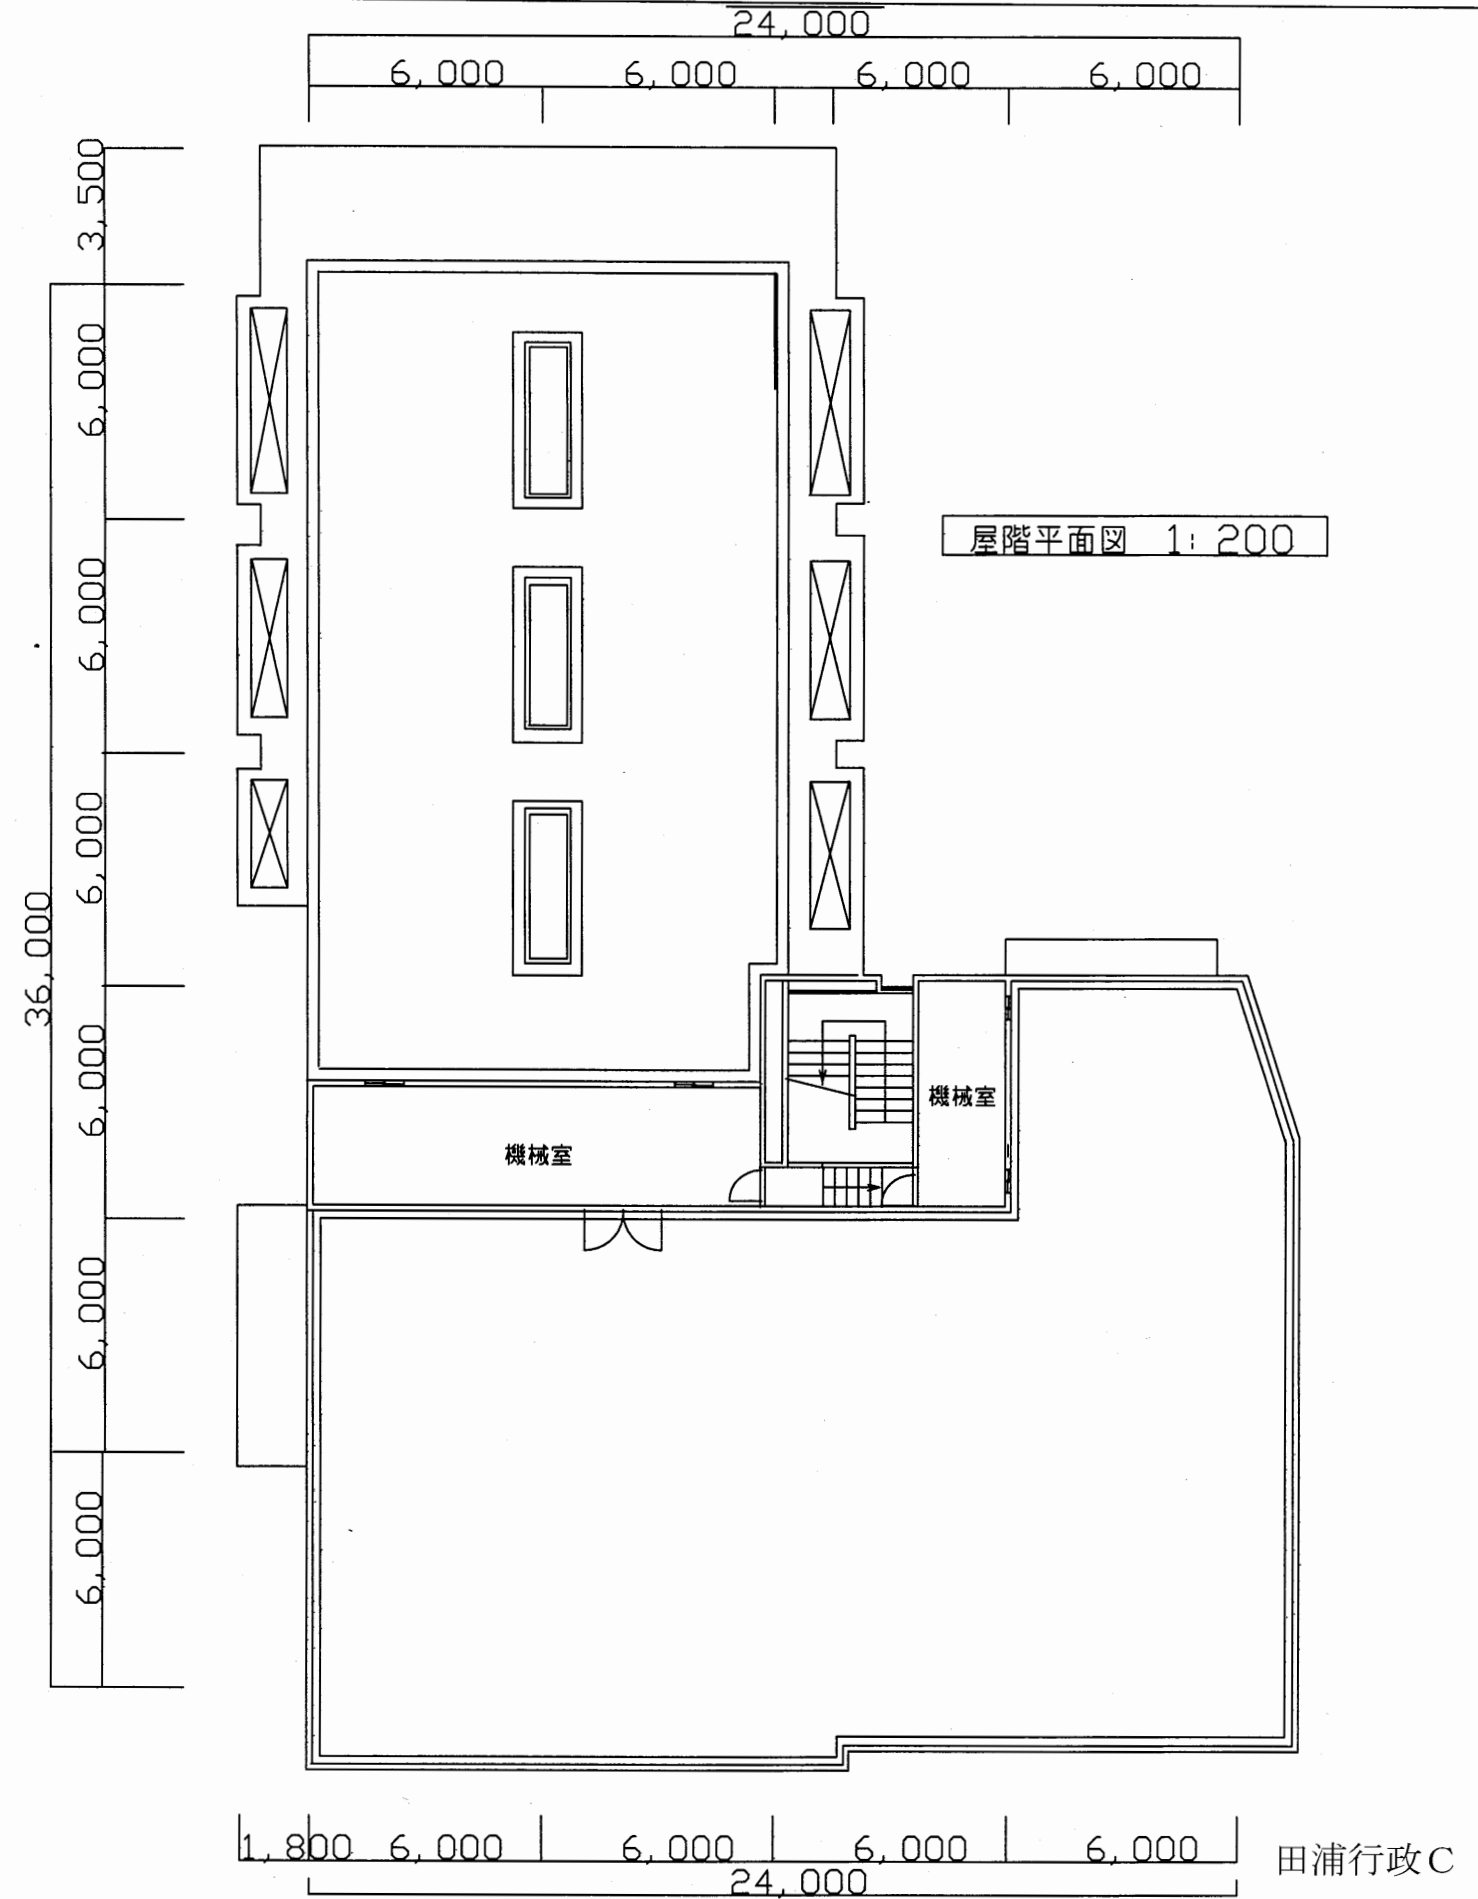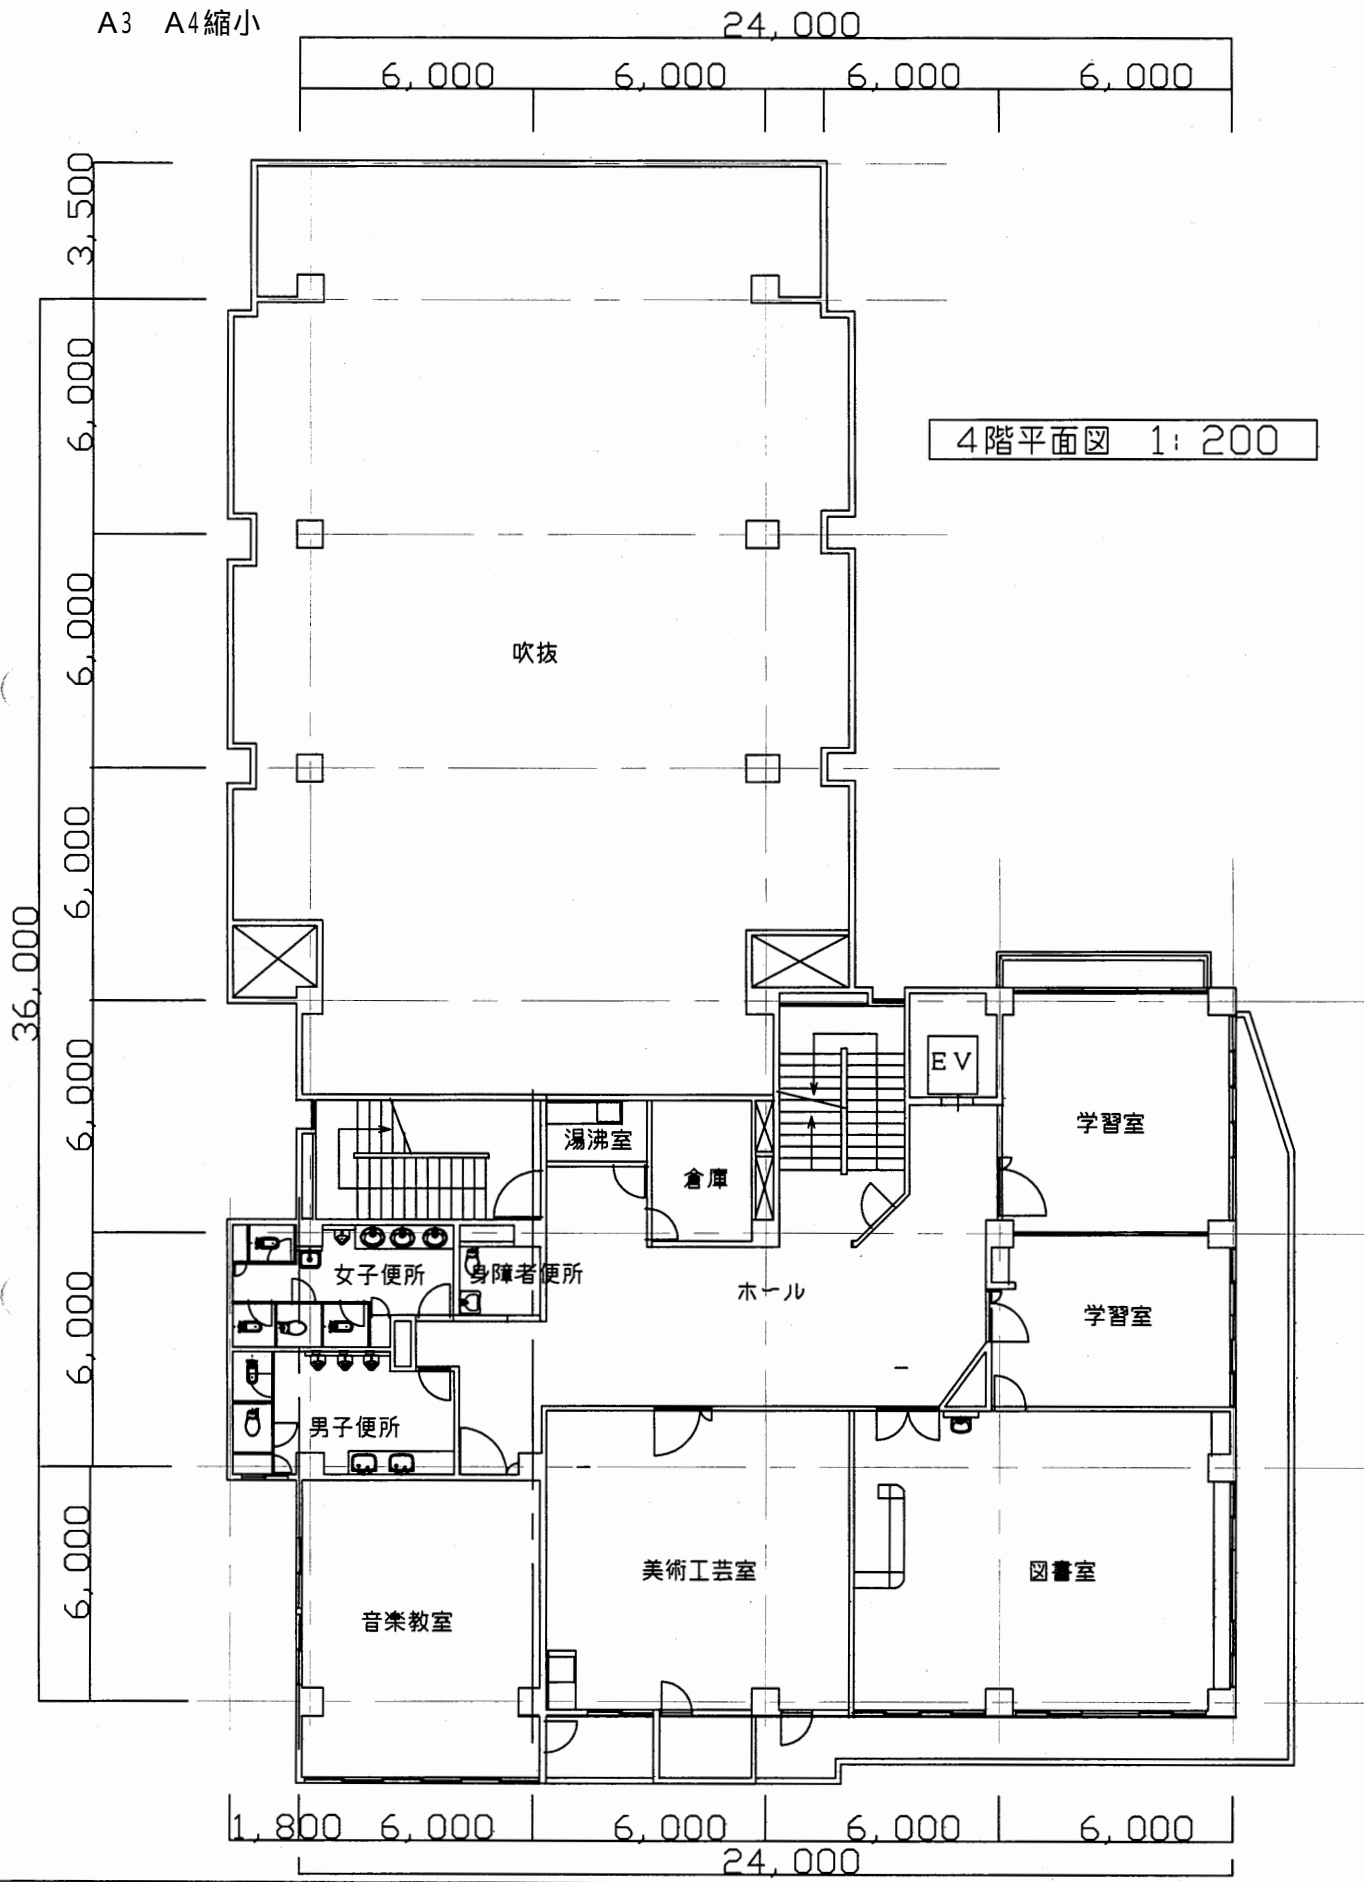



田浦行政C

工事名	追浜行政センターほか9か所建築基準法第12条定期点検業務委託			設計者資格 氏名	級建築士登録第 号			課長	主査等	担当者	横須賀市 財政部 FM推進課
図面名称	4階・屋階平面図	図番		縮尺	1:200	作図	平成 年 月 日				

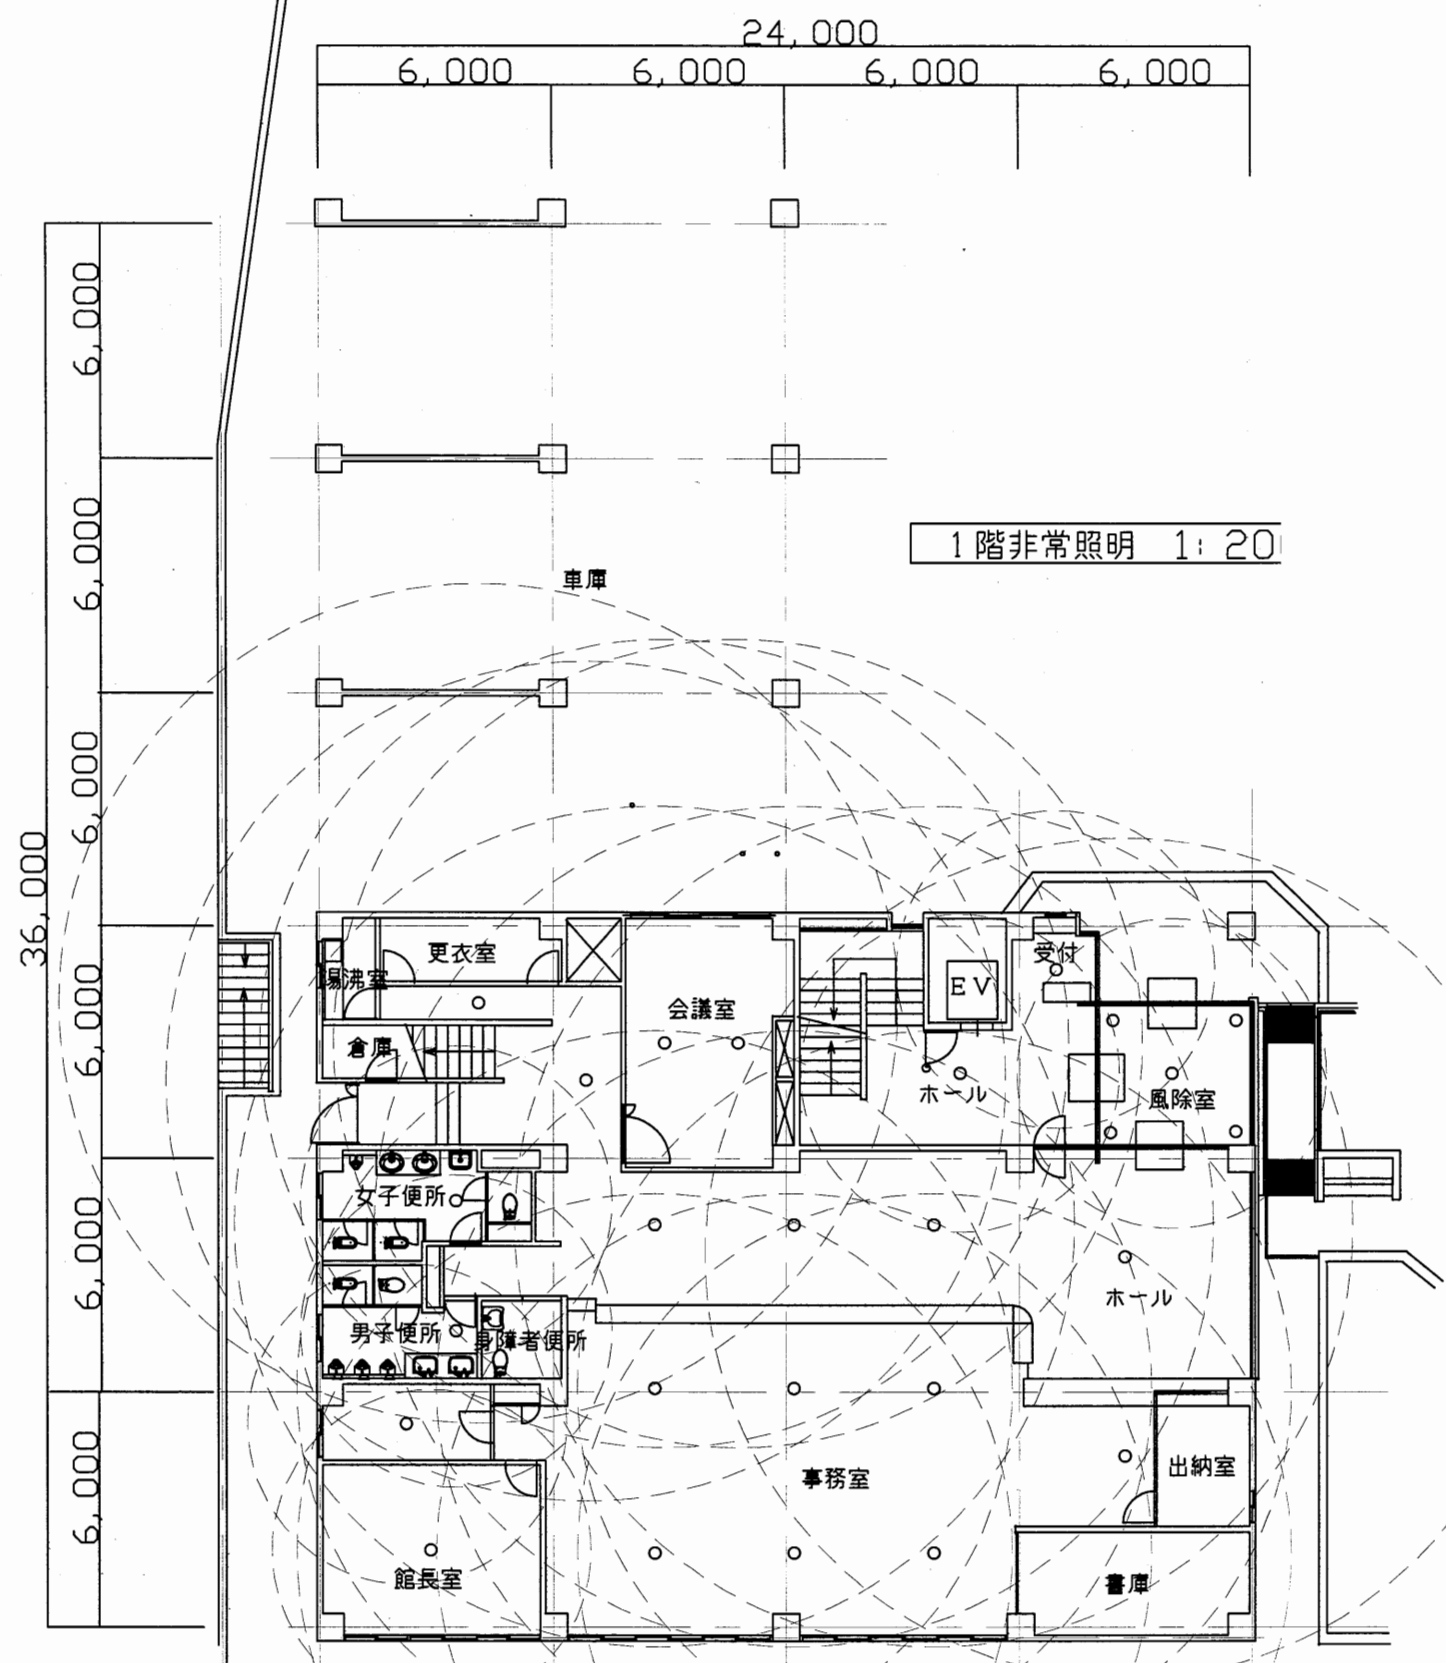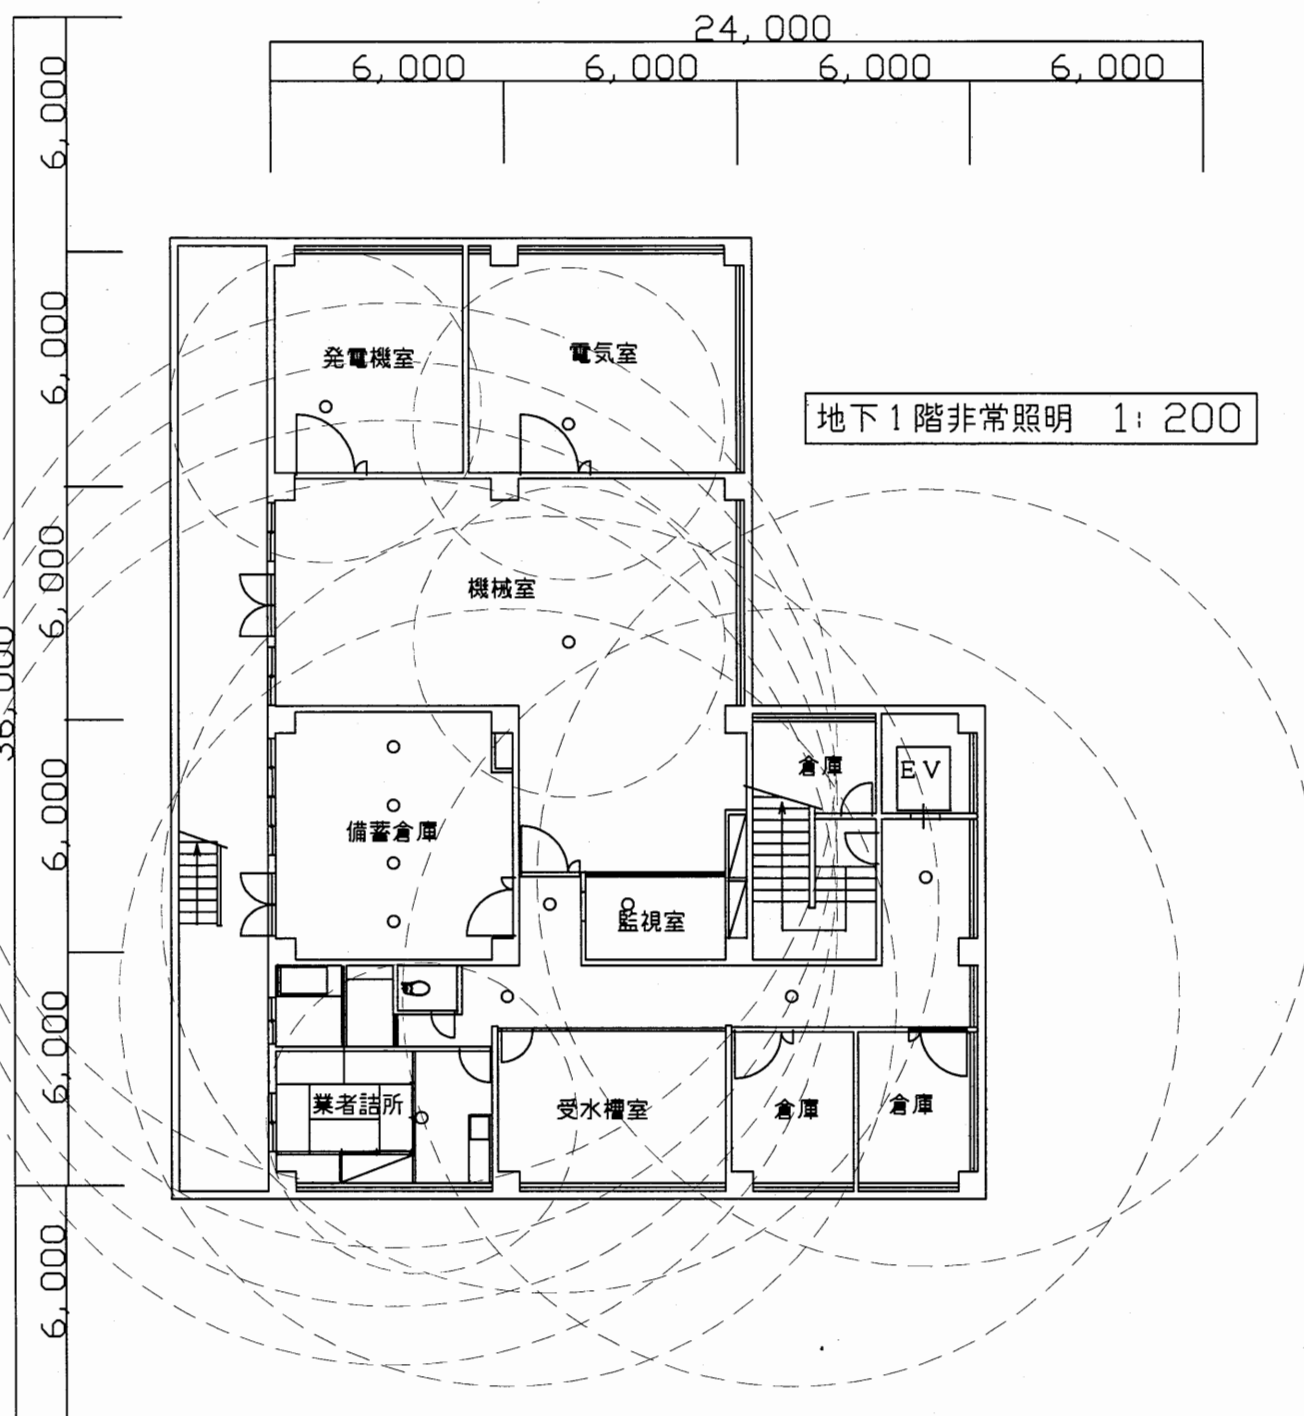


田浦行政C

工事名	追浜行政センターほか9か所建築基準法第12条定期点検業務委託			設計者資格 氏名	級建築士登録第 号			課長	主査等	担当者	横須賀市 財政部 FM推進課
図面名称	地階・1階非常照明	図番	縮尺	1:200	作図	平成	年	月	日		

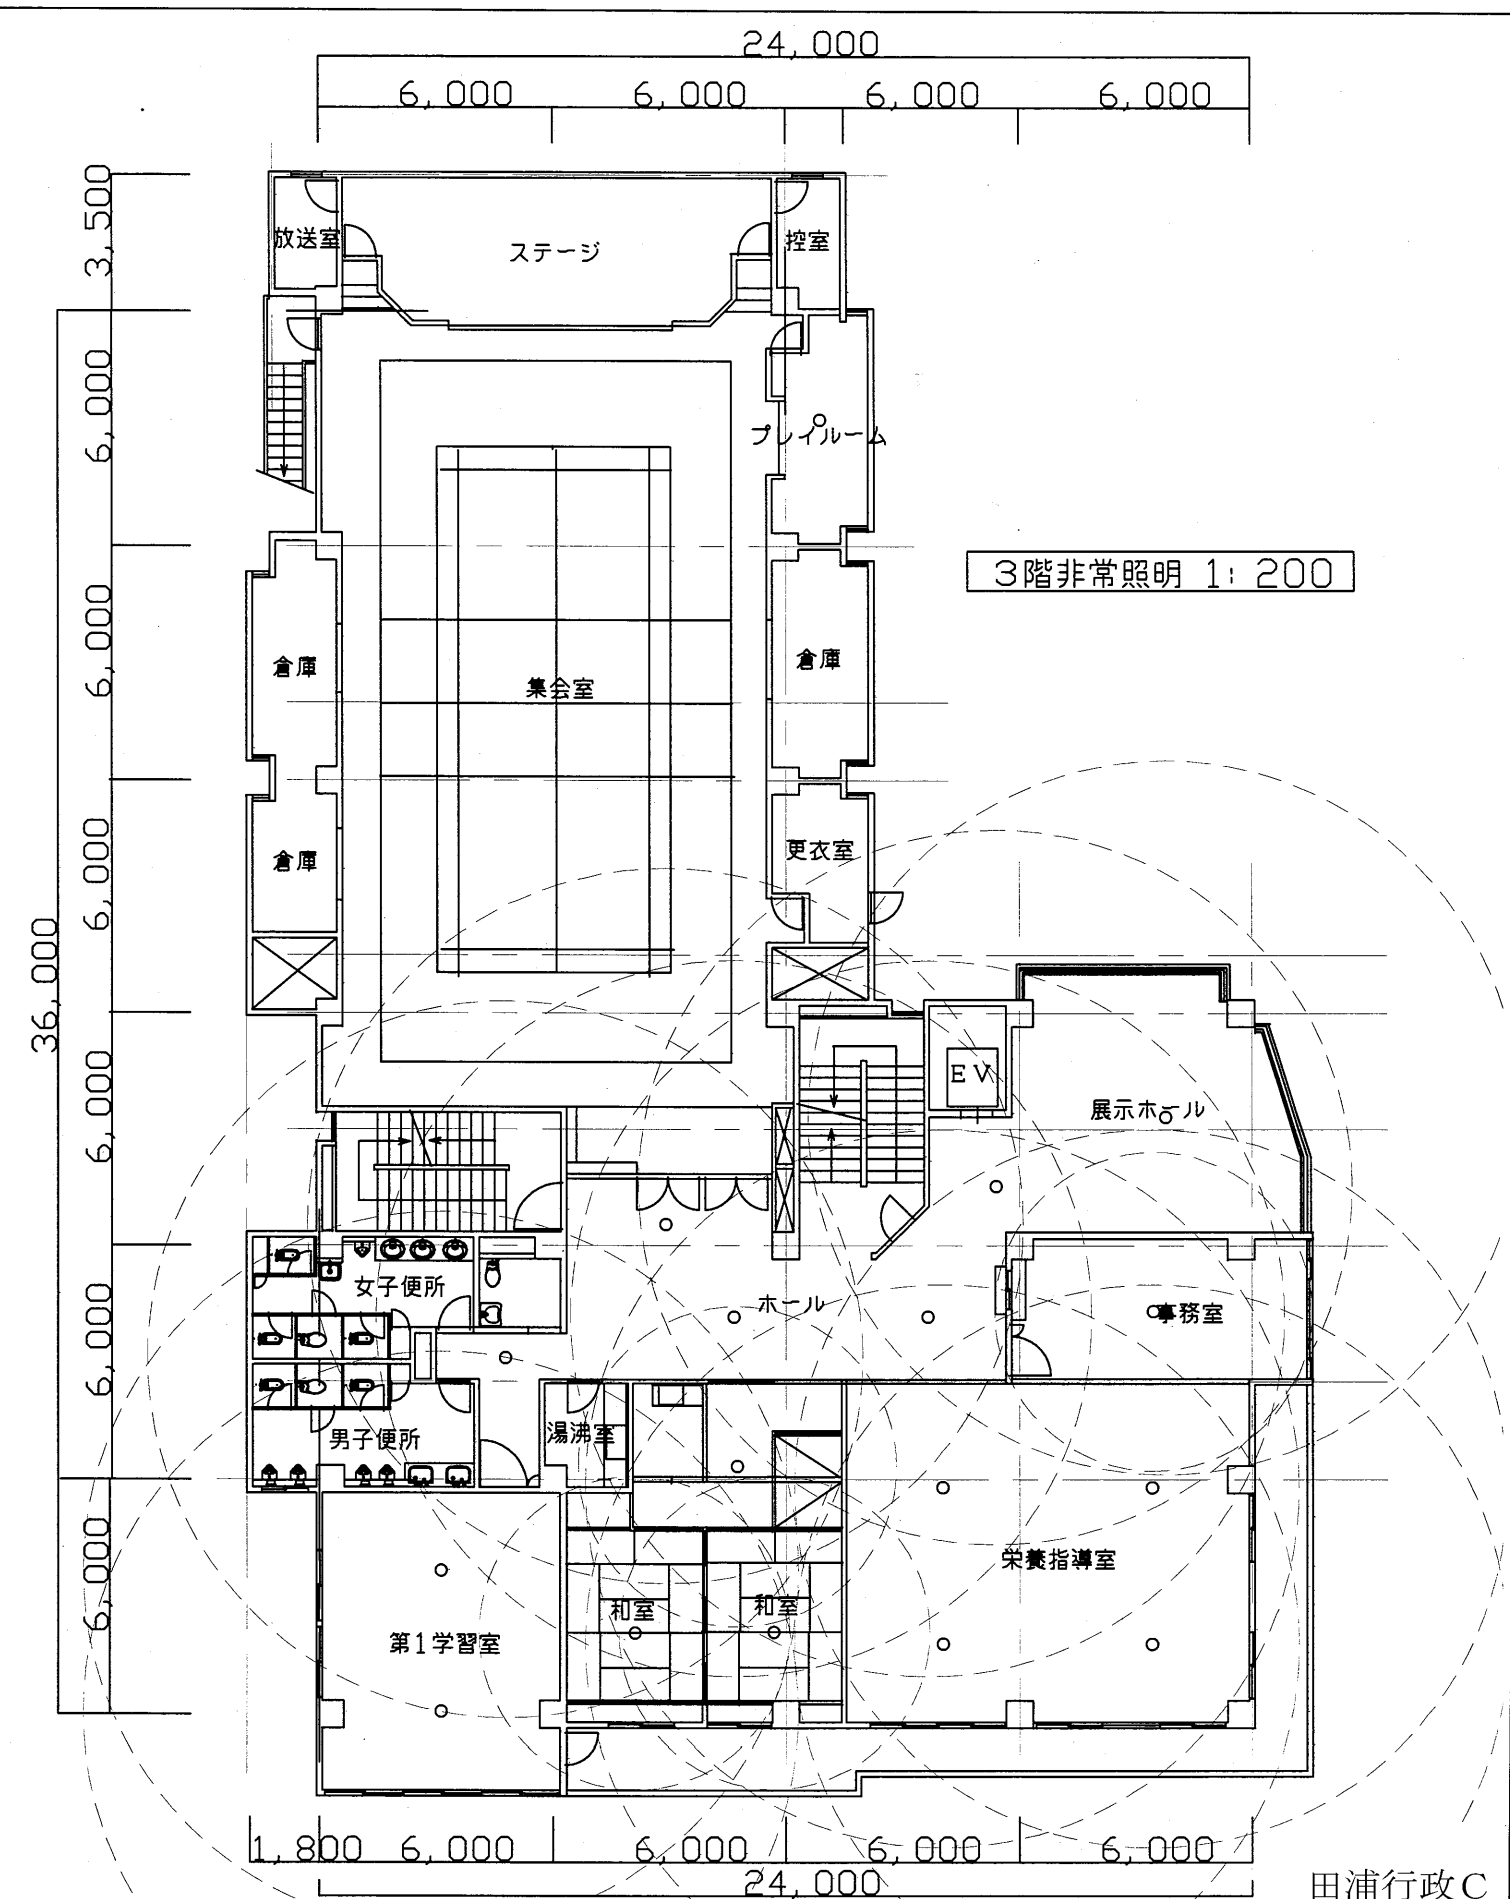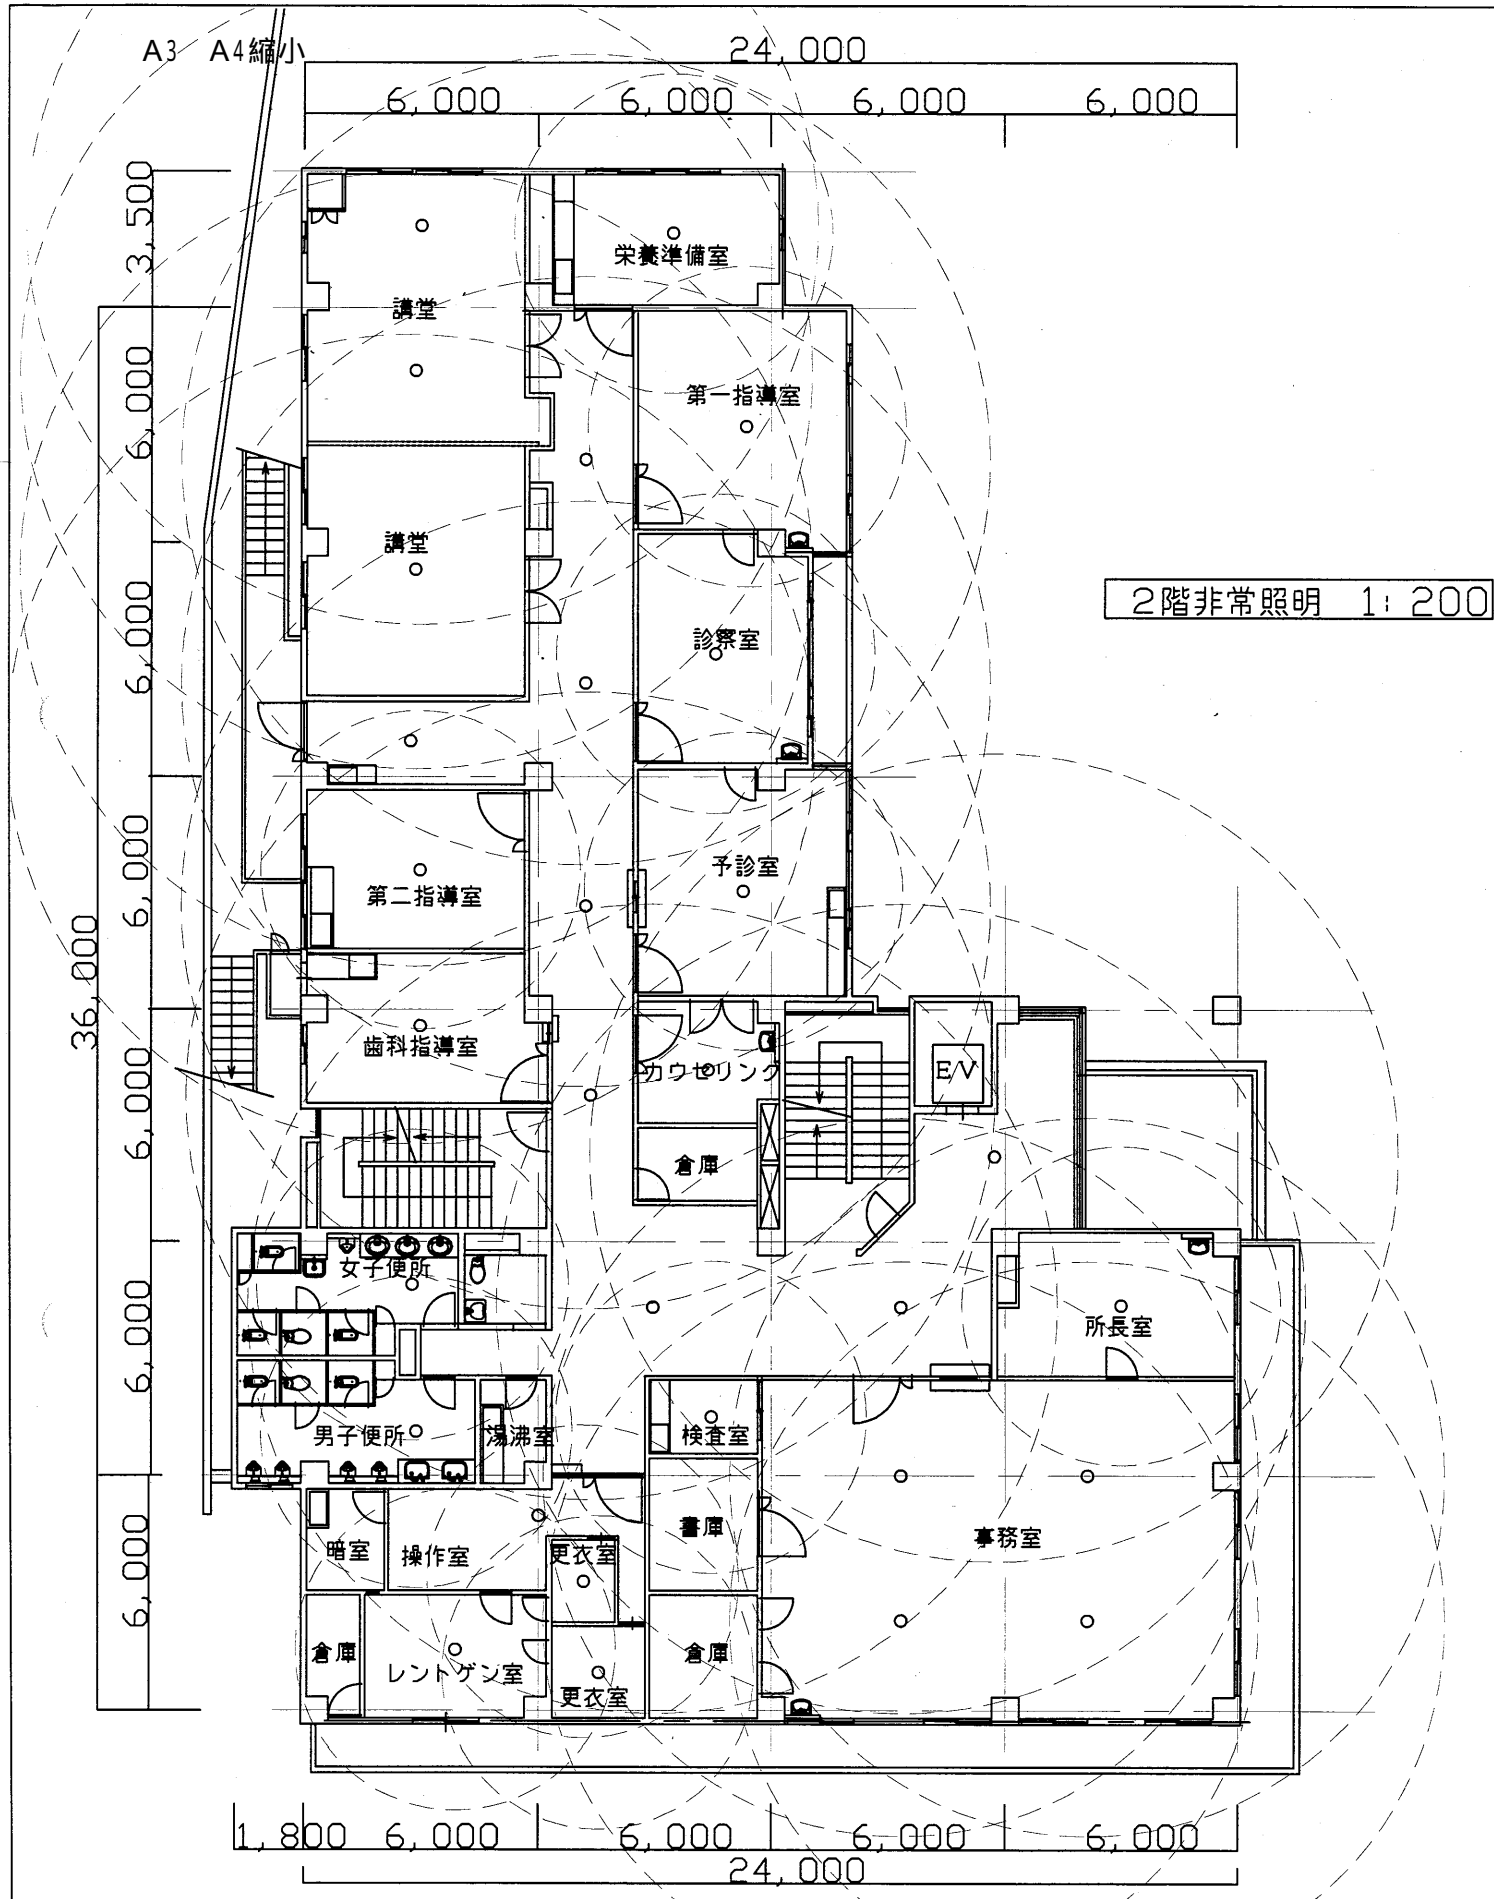

田浦行政C


工事名	追浜行政センターほか9か所建築基準法第12条定期点検業務委託			設計者資格 氏名	級建築士登録第 号		課長	主査等	担当者	横須賀市 財政部 FM推進課
図面名称	2階・3階平面図	図番	縮尺	1:200	作図	平成 年 月 日				

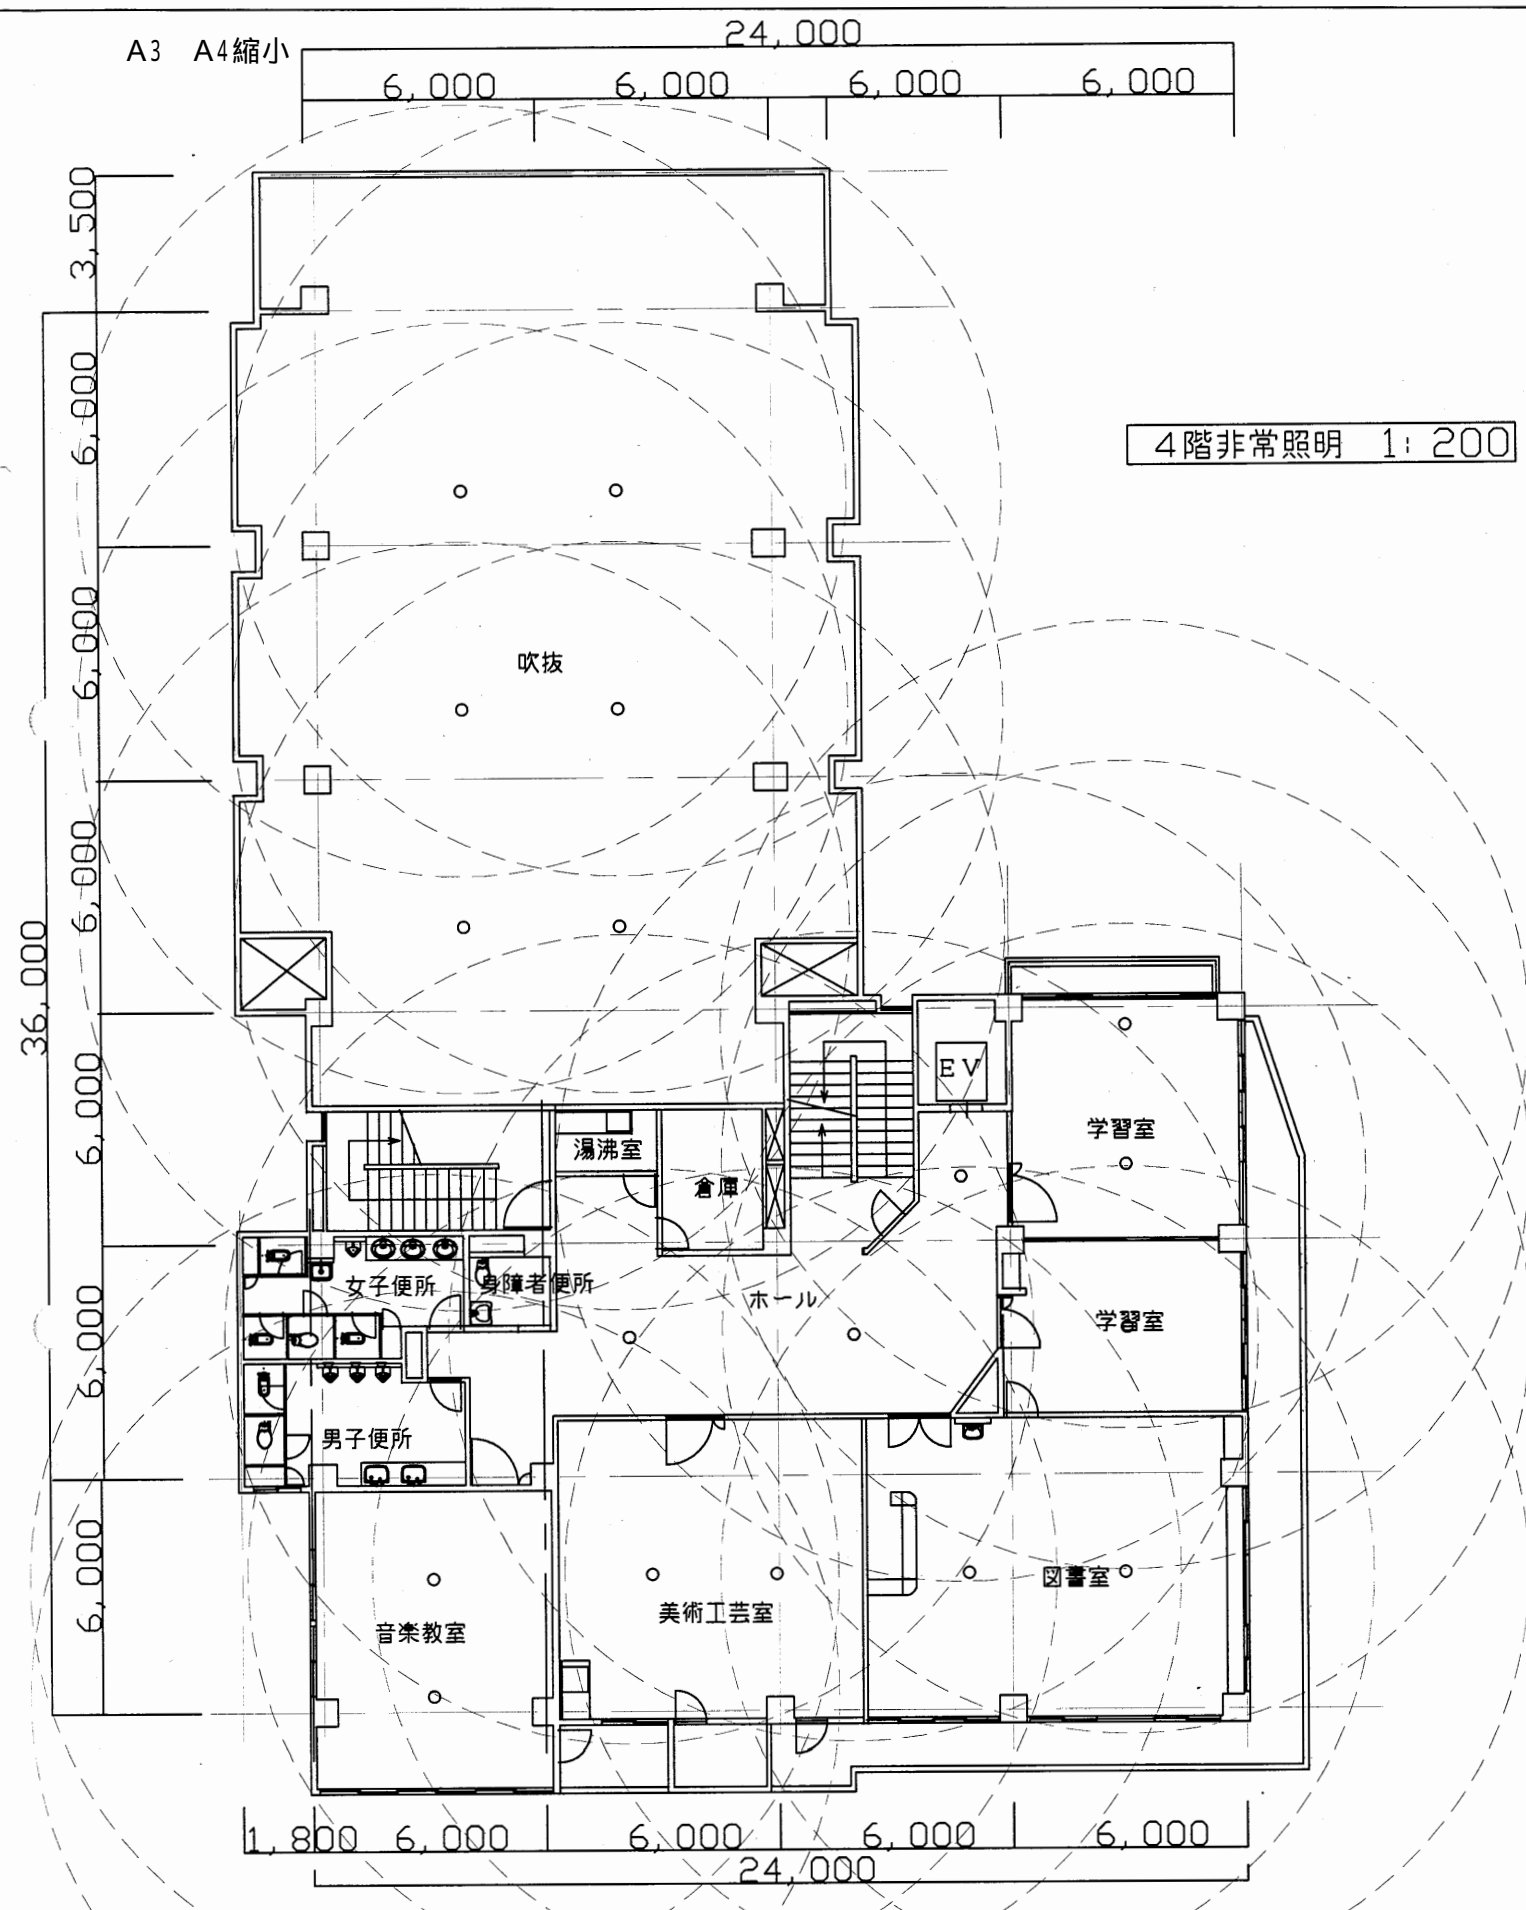

4階非常照明 1:200

田浦行政C


工事名	追浜行政センターほか9か所建築基準法第12条定期点検業務委託			設計者資格 氏名	級建築士登録第 号		課長	主査等	担当者	横須賀市 財政部 FM推進課
図面名称	4階・屋階平面図	図番	縮尺	1:200	作図	平成 年 月 日				

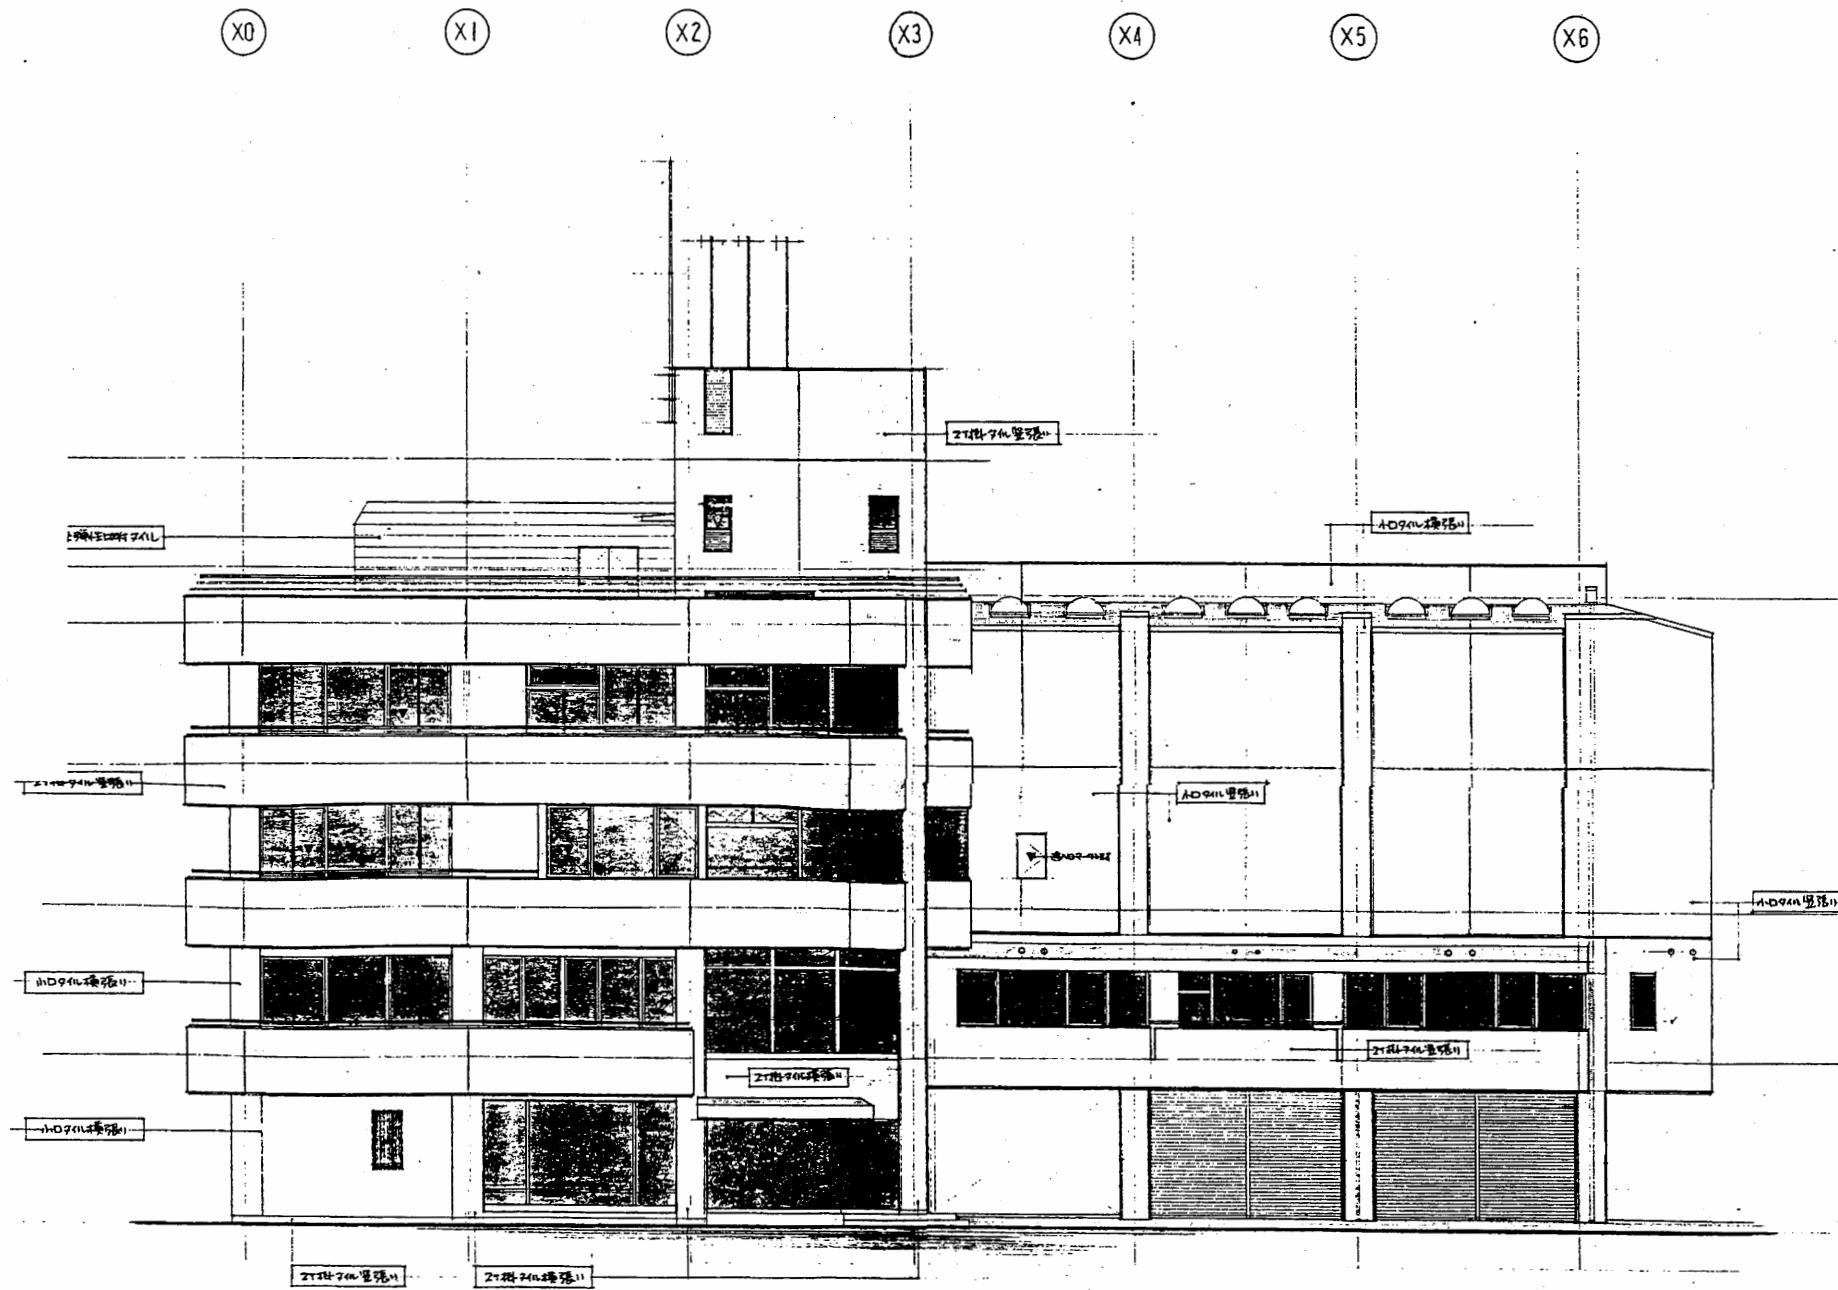

南側立面図 S 1:200

田浦行政C


工事名	追浜行政センターほか9か所建築基準法第12条定期点検業務委託			設計者資格 氏名	級建築士登録第 号			課長	主査等	担当者	横須賀市 財政部 FM推進課
図面名称	立面図・断面図	図番		縮尺	S 1:200	作図	平成 年 月 日				

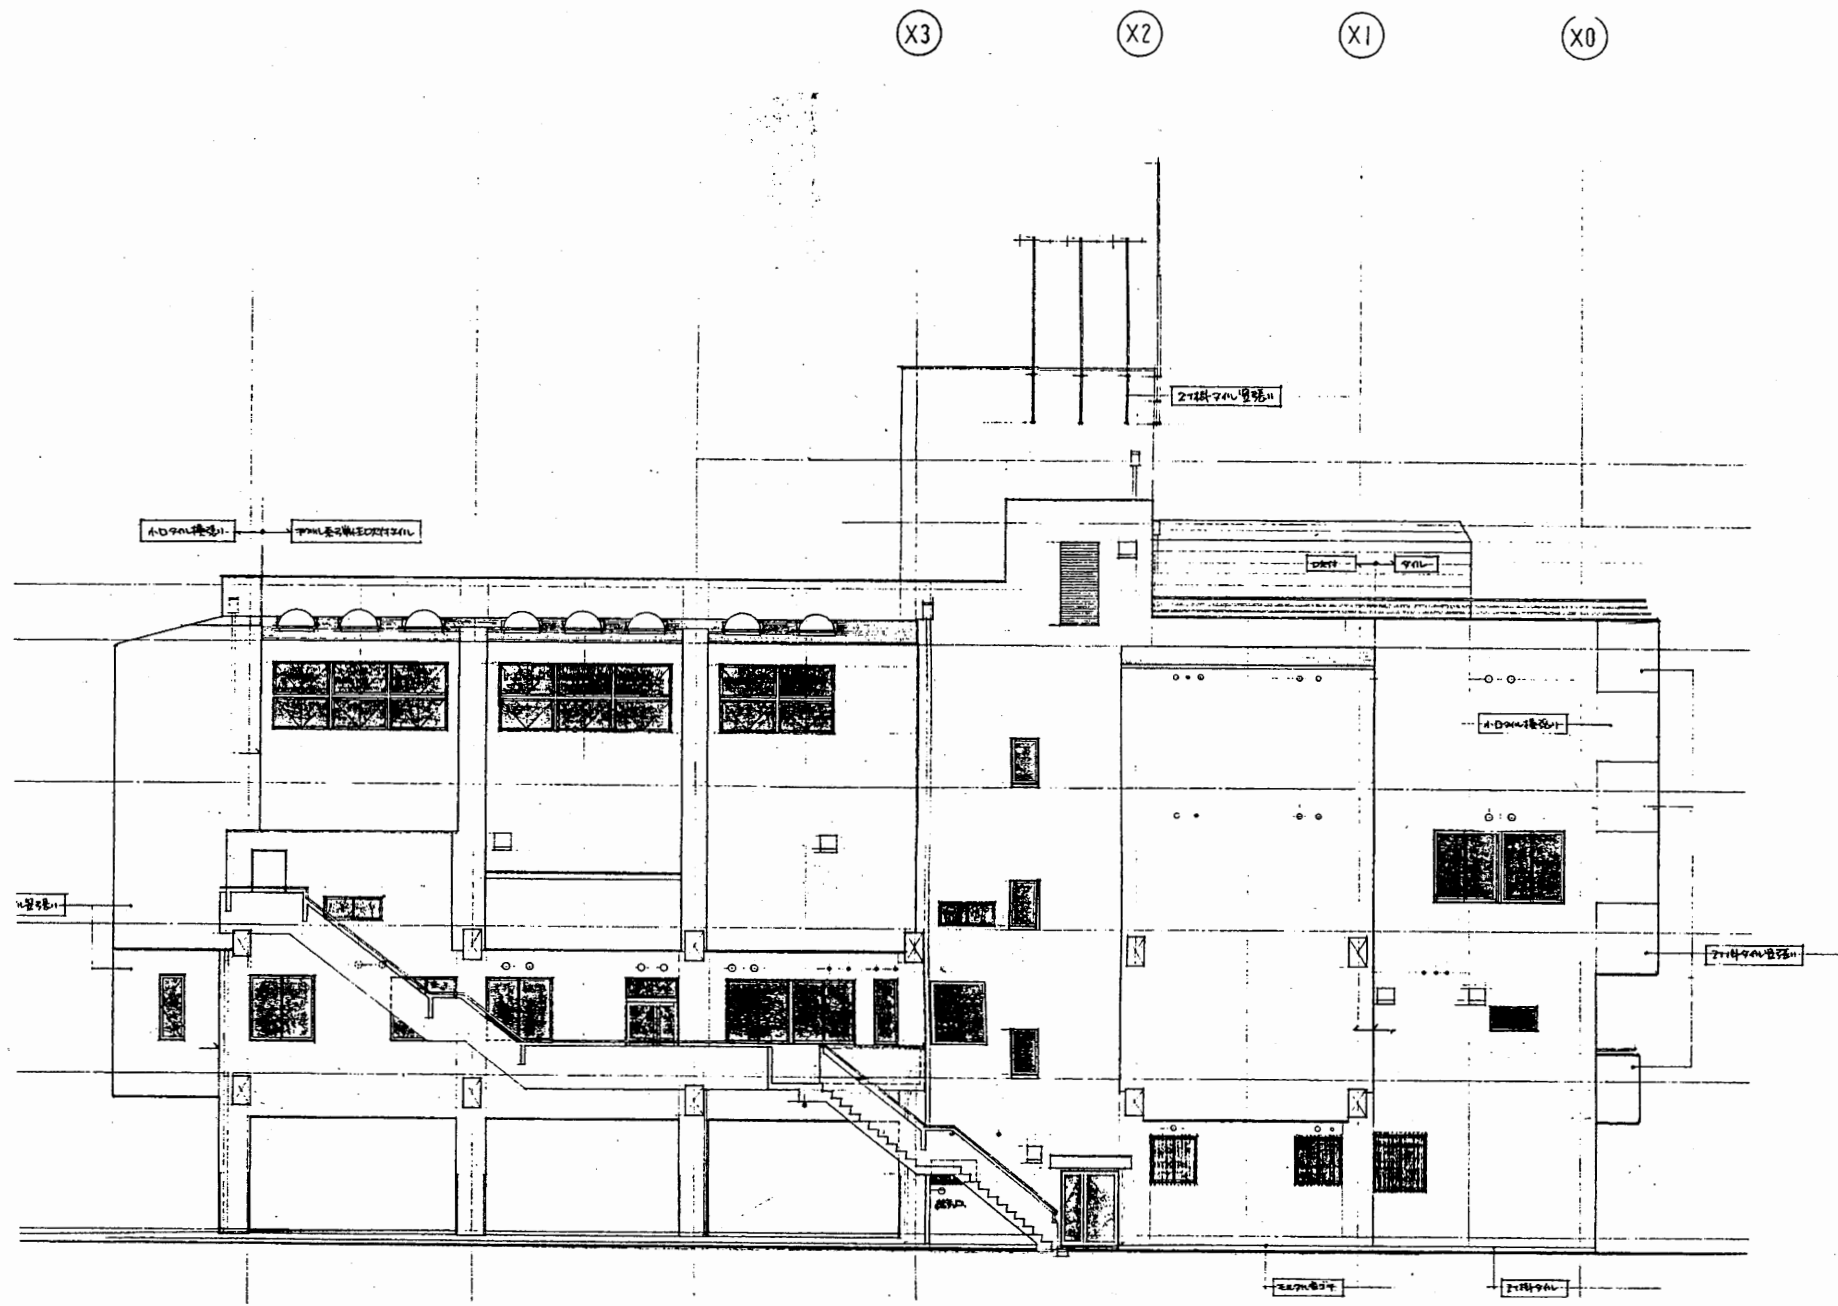


北側立面図 S 1:200

田浦行政C

工事名	追浜行政センターほか9か所建築基準法第12条定期点検業務委託			設計者資格 氏名	級建築士登録第 号			課長	主査等	担当者	横須賀市 財政部 FM推進課
図面名称	立面図・断面図	図番	縮尺	S 1:200	作図	平成	年	月	日		

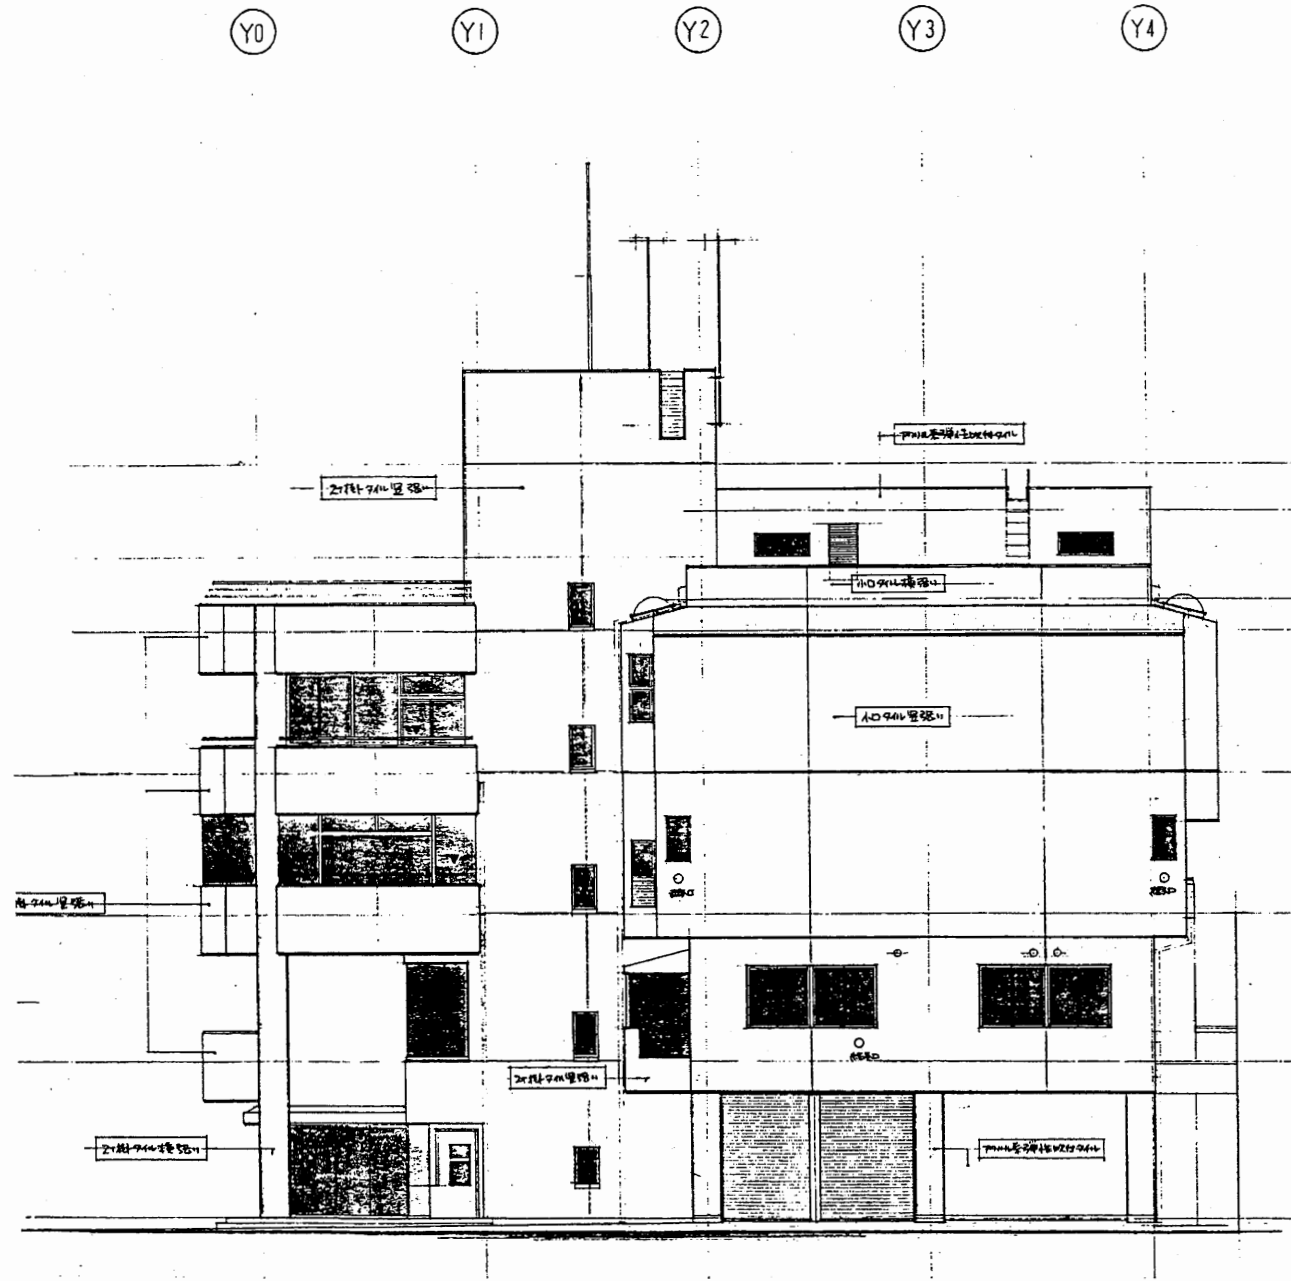


東側立面図 S 1:200

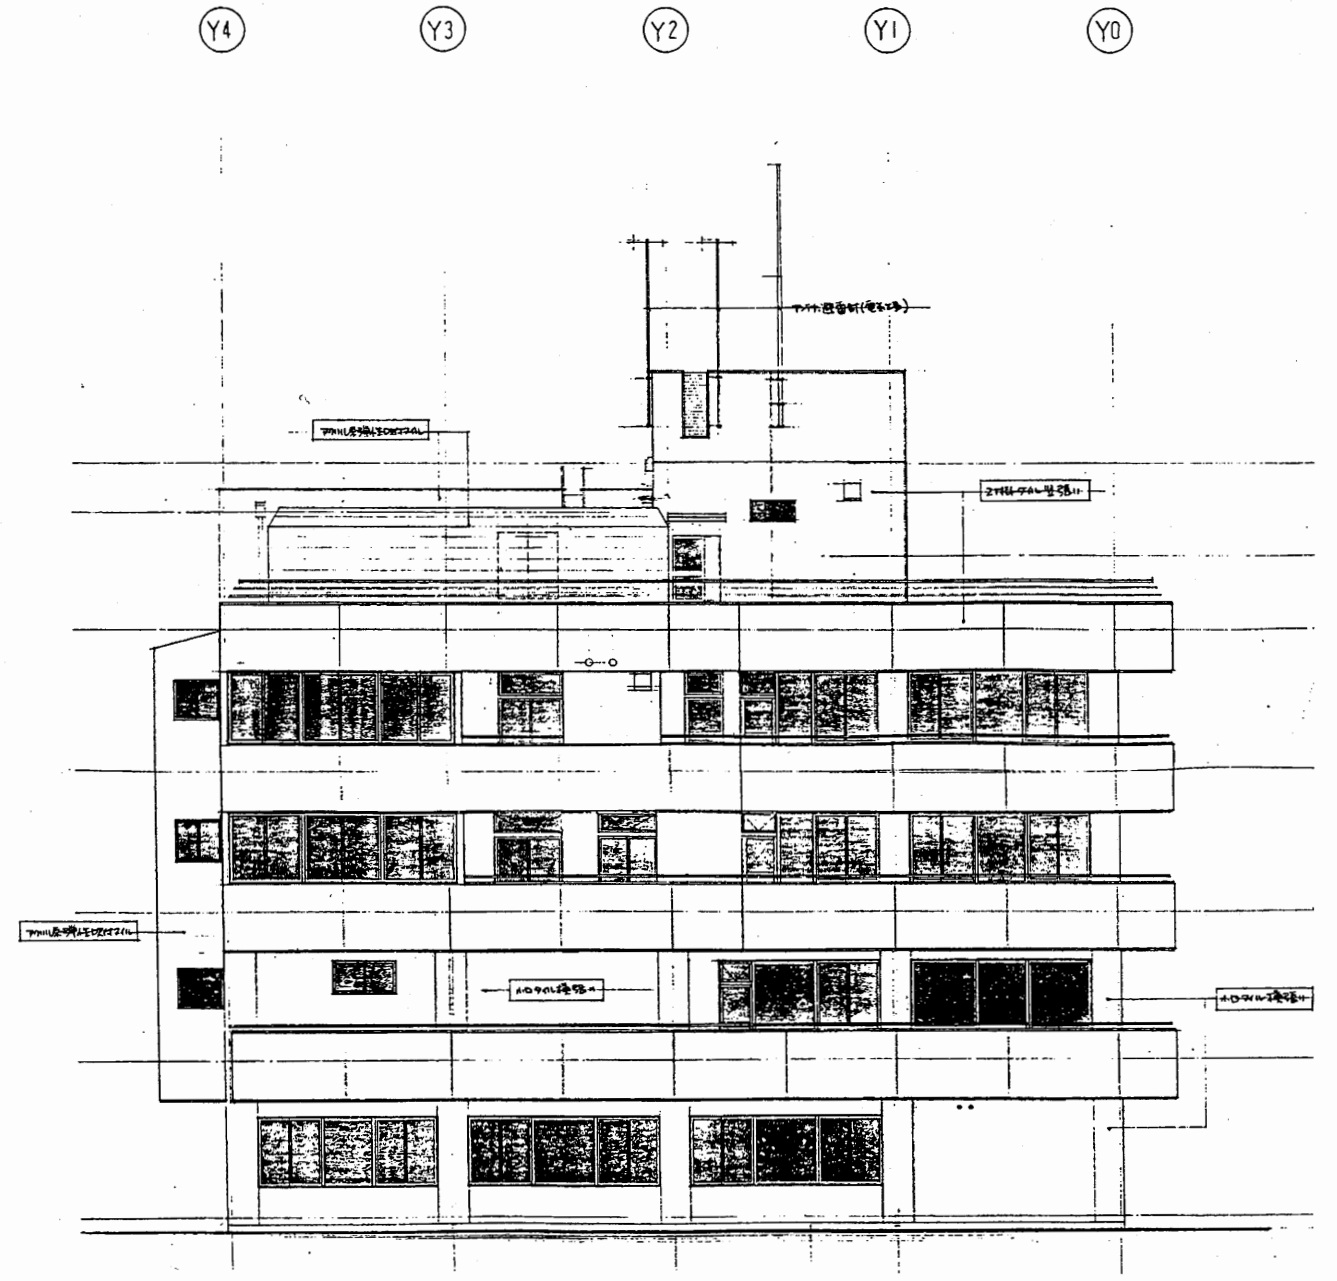

西側立面図 S 1:200

田浦行政C


工事名	追浜行政センターほか9か所建築基準法第12条定期点検業務委託			設計者資格 氏名	級建築士登録第 号		課長	主査等	担当者	横須賀市 財政部 FM推進課
図面名称	立面図・断面図	図番	縮尺	S 1:200	作図	平成 年 月 日				

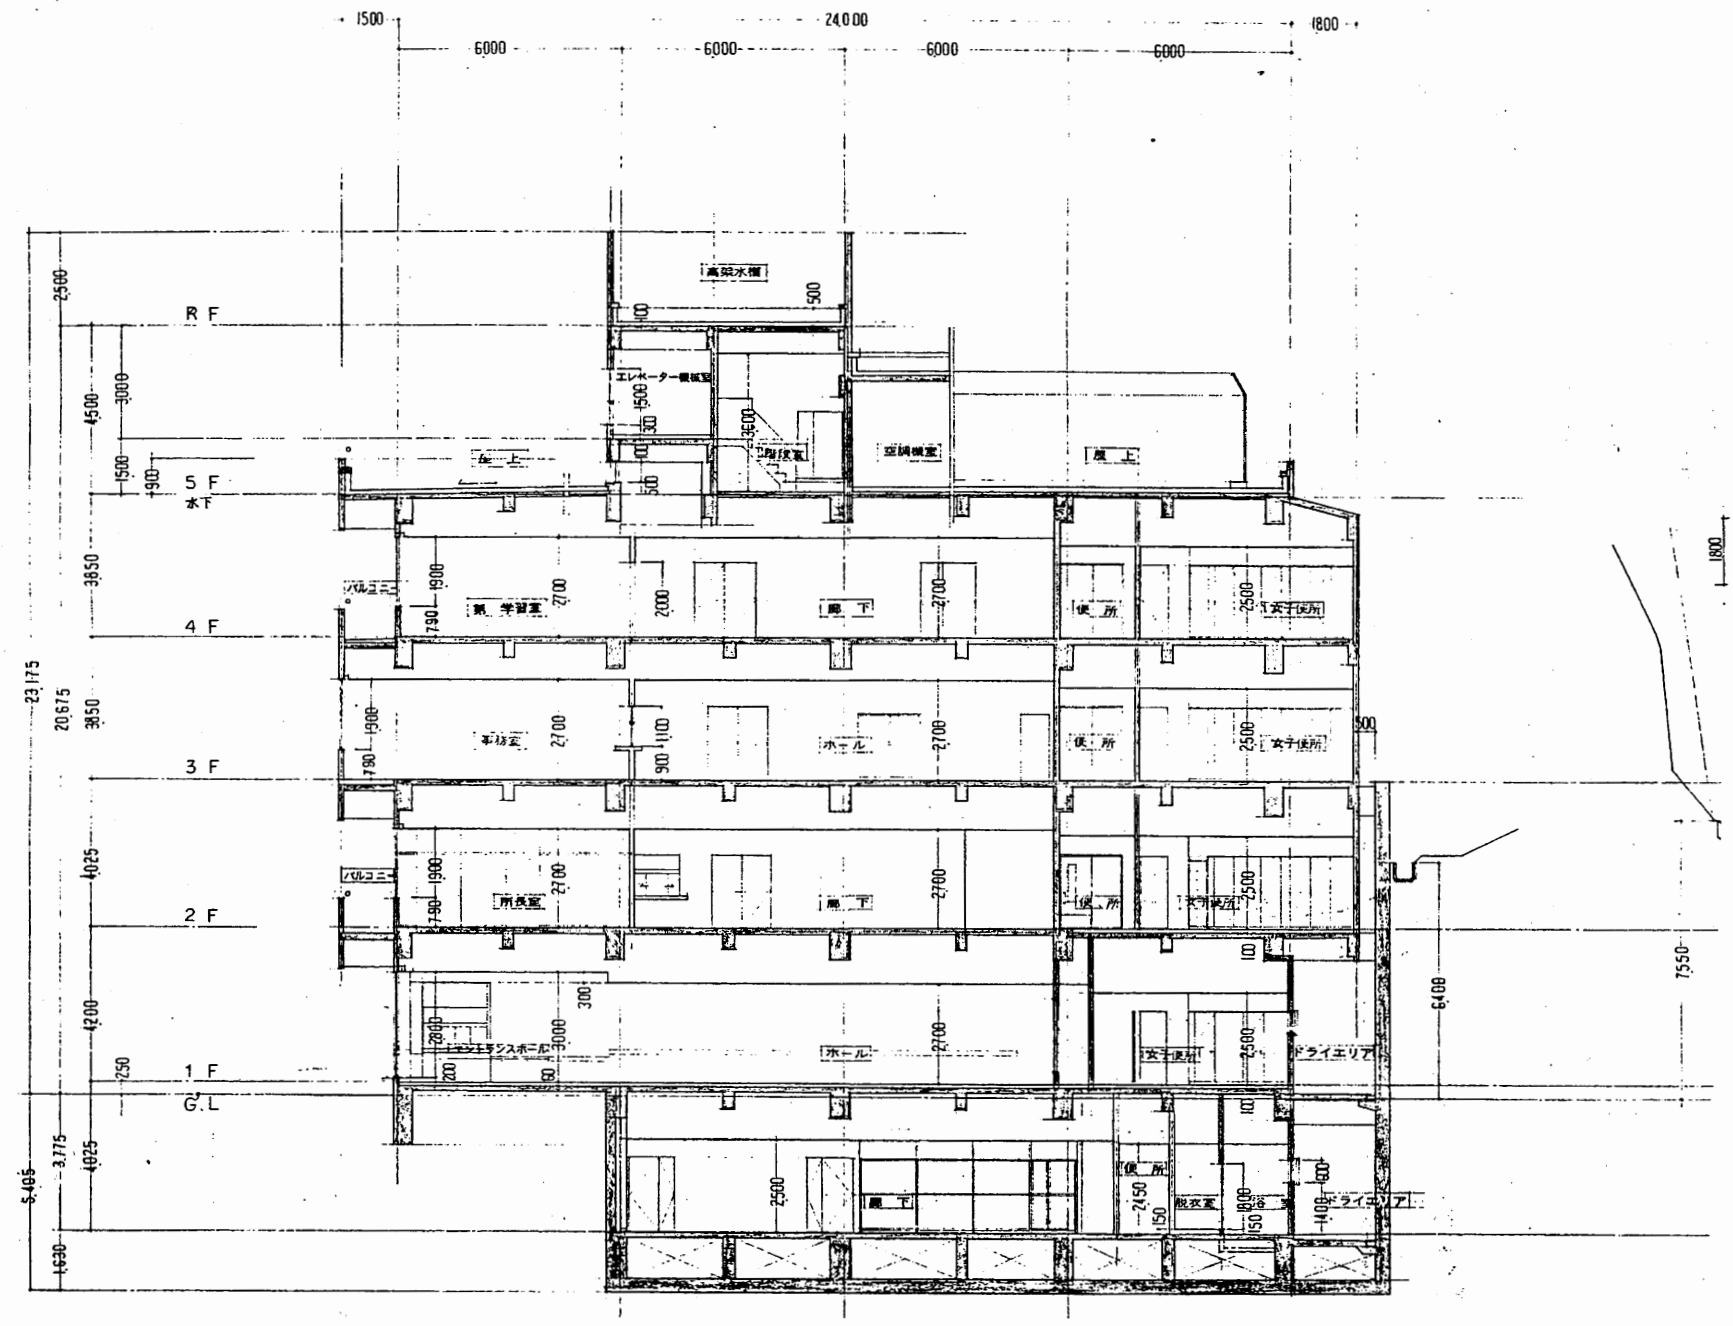

断面図 S 1:200

田浦行政C

工事名	追浜行政センターほか9か所建築基準法第12条定期点検業務委託			設計者資格 氏名	級建築士登録第 号			課長	主査等	担当者	横須賀市 財政部 FM推進課
図面名称	立面図・断面図	図番	縮尺	S 1:200	作図	平成	年	月	日		

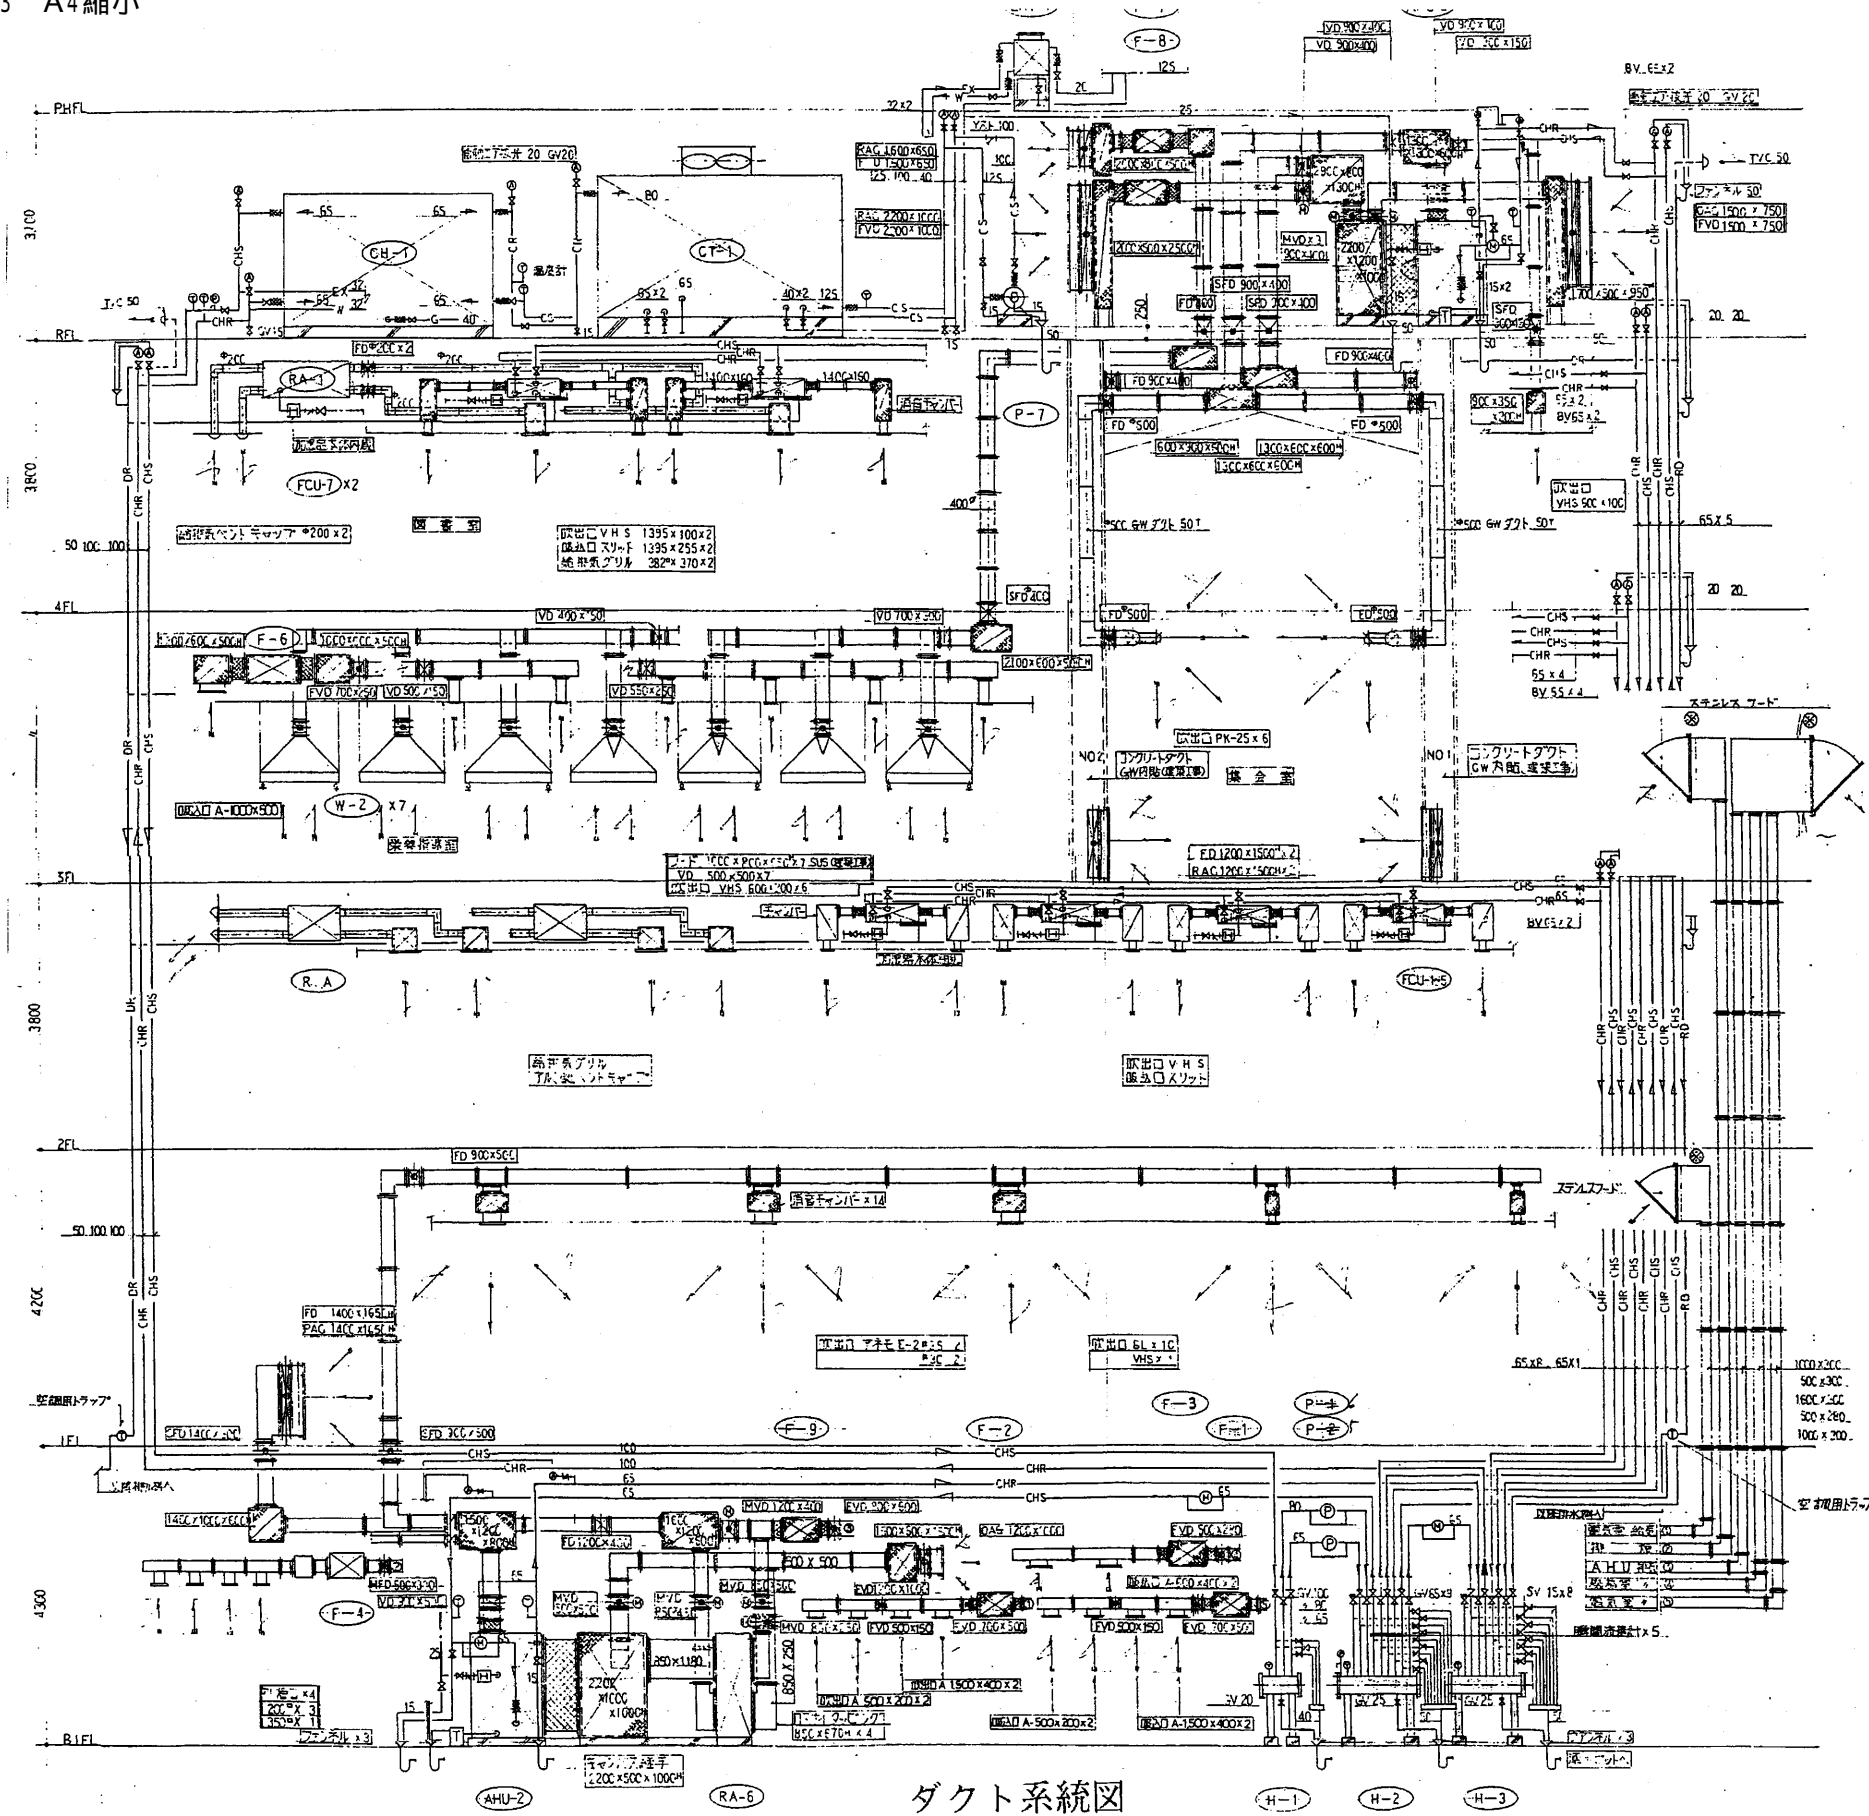


図示記号	名称	仕様	備考
CHS-CHR	冷温水管(通)	G P: 配管用鉄管(黒)	JIS-G-3452
CS-CR	冷却水管(通)	〃	〃
DR	ドレン管	V P: 透熱化ビニール管 P: 普通ビニール管	JIS-K-6741
A	工丁-配管	G P: 配管用鉄管(黒)	JIS-G-3452
EX	誘電管	〃	〃
W	補給水管	〃	〃
R-RR	冷媒管(ガス)	C U P: L917	〃
通気管	通気管	V P: 透熱化ビニール管 P: 普通ビニール管	JIS-K-6741
弁	弁	CV GV BV	JIS 5K
ノックストレー	ノックストレー	〃	〃
自動工丁	自動工丁	〃	〃
圧力計	圧力計	〃	*100
温度計	温度計	〃	〃
圧縮機	圧縮機	〃	〃
トラップ	トラップ	〃	〃
電動弁装置	電動弁装置	〃	1/2寸以内(標準)
角型ポンプ装置	角型ポンプ装置	〃	〃
ファンホールド	ファンホールド(黒)	配管用鉄管(黒)	〃
フレキシブル継手	フレキシブル継手	F P X J: (SUS)	〃
サブライダクト	サブライダクト	S A: 亜鉛鍍鋼板	JIS-G-3502
レタナダクト	レタナダクト	R A: 〃	〃
スライダダクト	スライダダクト	〃	〃
ダンパー機	ダンパー機	鉄板 15°	FVD, FD, SFD, HFD
ボリュームダンパ	ボリュームダンパ	〃 12°	〃
モータボリュームダンパ	モータボリュームダンパ	〃	〃
吹出口(吊付)	吹出口(吊付)	〃	VHS
吹出口(壁)	吹出口(壁)	〃	スリット
吹出口	吹出口	〃	アネモ
〃	〃	〃	ブラスト s.w
送風機シキヤク	送風機シキヤク	AL	〃
送風機グリル	送風機グリル	〃	〃
フード付シキヤク	フード付シキヤク	AL	〃
メンテナンス継手	メンテナンス継手	〃	200mm以内
天井扇	天井扇	〃	〃
換気扇	換気扇	〃	〃
消音チャンパ機	消音チャンパ機	〃	アライバル内径 25° 点検口付
排煙ダクト	排煙ダクト	亜鉛鍍鋼板	G1S-G-3362
空調用トラップ	空調用トラップ	〃	〃

- ① OAG 300 x 1000^H 1 電気室用
- ② E G 850 x 1000^H 1 排煙
- ③ EXG 1400 x 1000^H 1 AHU排気
- ④ E G 300 x 1000^H 1 換気扇
- ⑤ E G 300 x 1000^H 1 電気室

ダクト系統図

田浦行政C

工事名	追浜行政センターほか9か所建築基準法第12条定期点検業務委託		設計者資格 氏名	級建築士登録第 号		課長	主査等	担当者	横須賀市 財政部 FM推進課
図面名称	給排水・空調設備図	図番	縮尺	作図	平成 年 月 日				

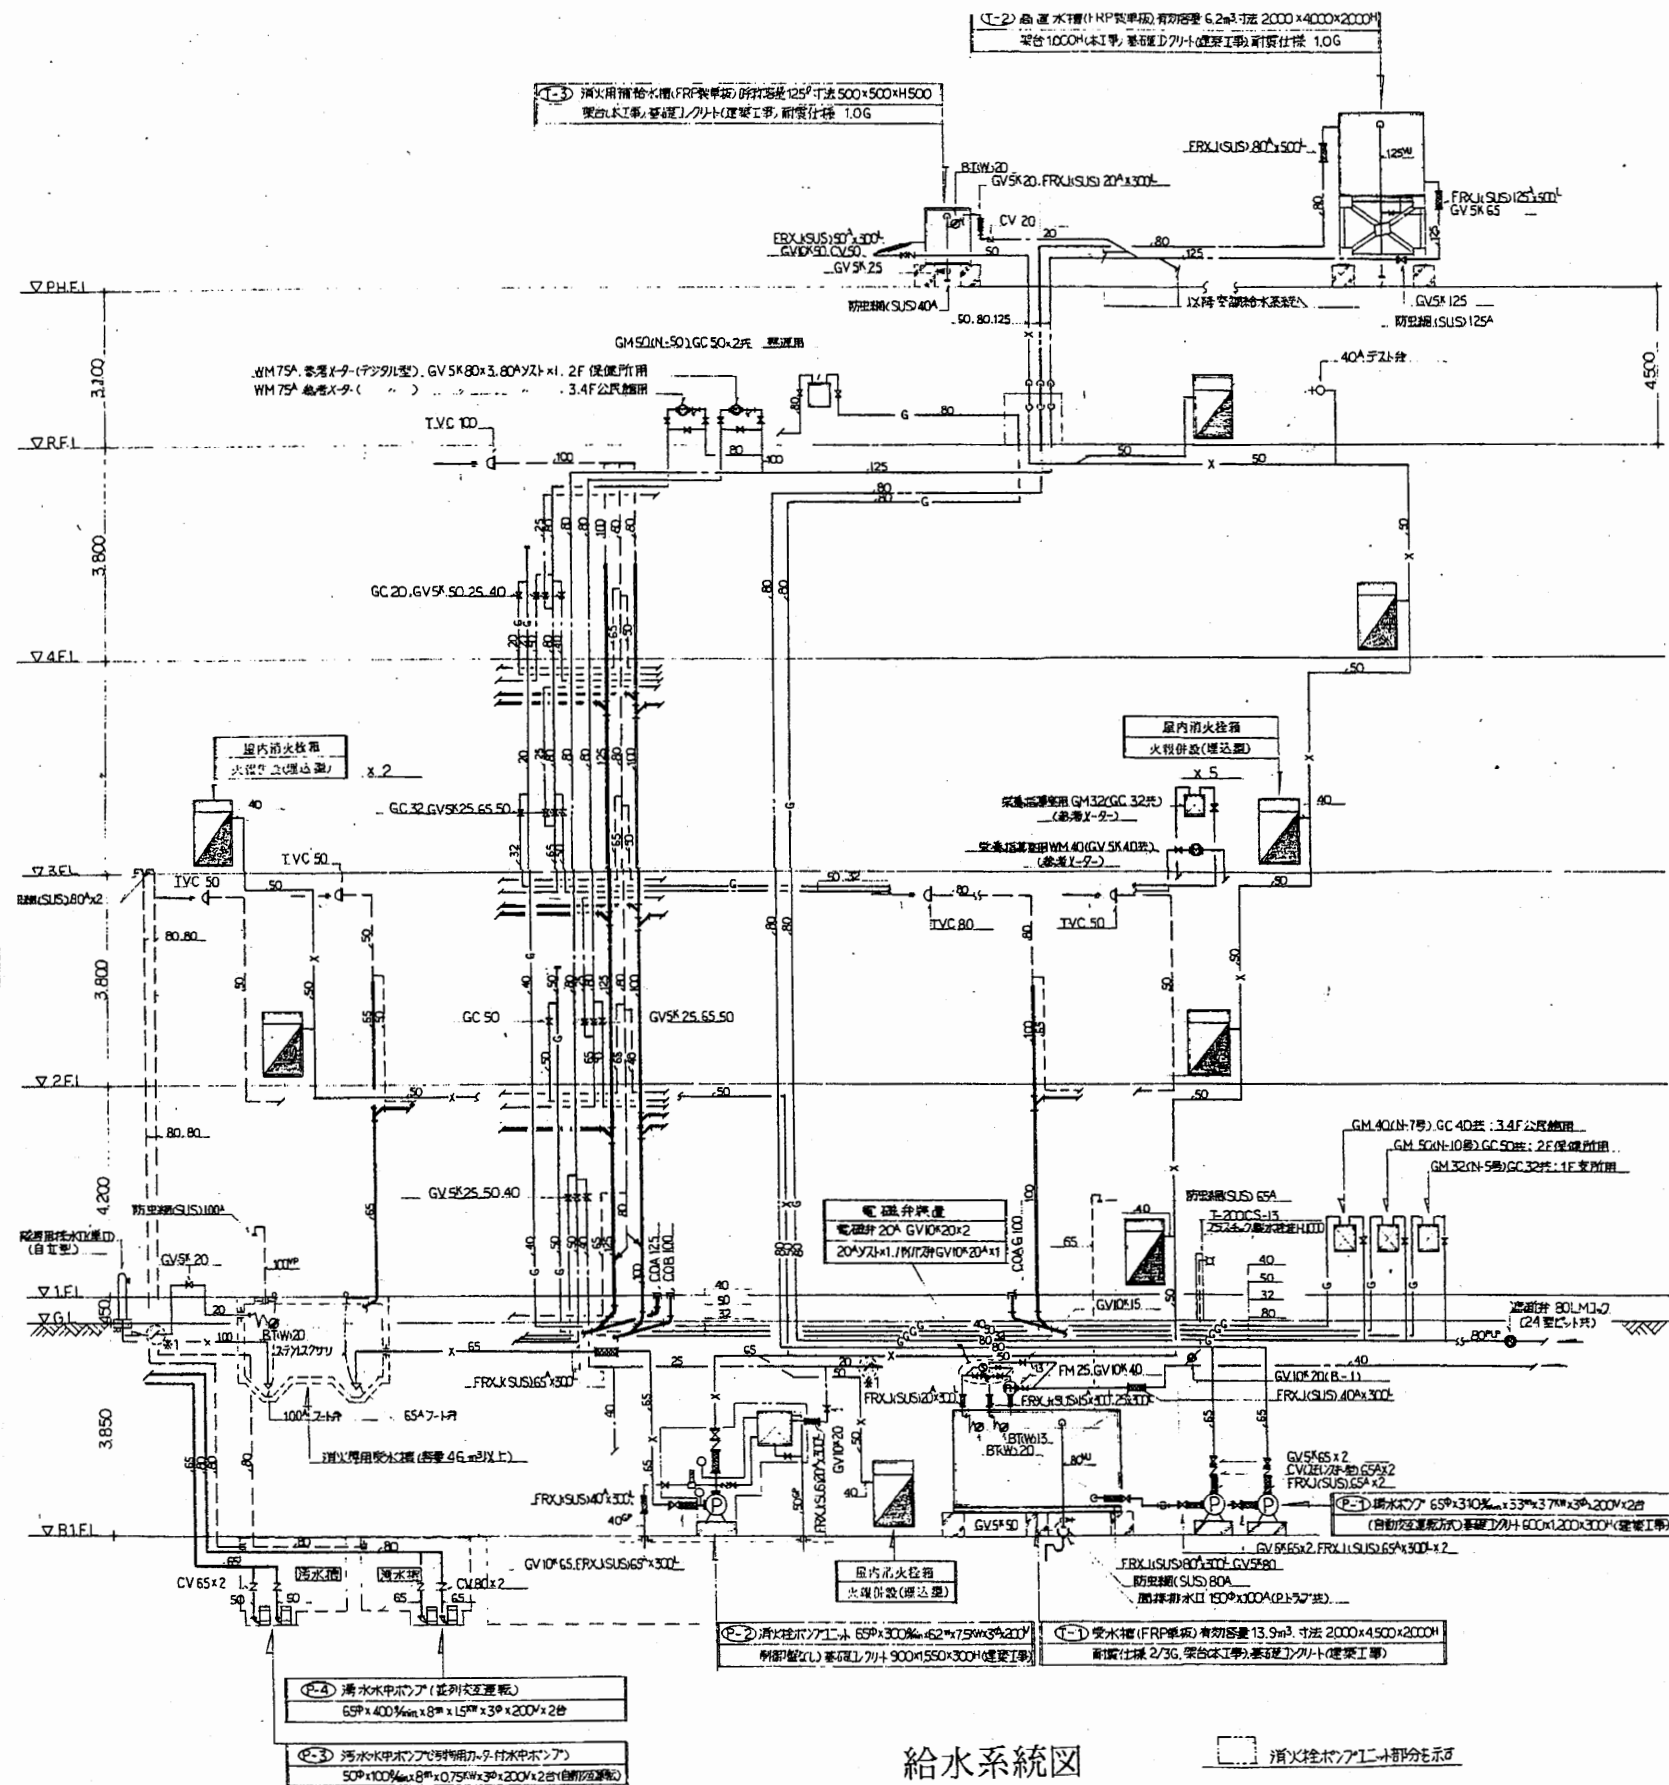


給水系統図

消火栓ホースの一部分を示す

凡 例			
図 示 記 号	名 称	材 質	備 考
—	揚水管	VL : 硬質塩化ビニル管	JWWA-K116(SGP-VB)
—	給水管	VL : HIVP : 水道用耐熱硬質塩化ビニル管	() 本館取込部、建物内仕掛部分 JWWA-K118 土中埋設管、上層配管
—	給湯管	CUP : 給湯用銅管	JIS-H3300
—	ガス管	PLS : アスチクフライン鋼管	土中埋設管 (口径 40A 以下)
—	消火管	PLP : GP : 配管用炭素鋼管 (白管)	(口径 50A 以上) JIS-G-3452 (白管)
—	排水管	LP : 排水鉛管 VP : 硬質塩化ビニル管 VPT : 石棉セメント管 VU : 硬質塩化ビニル管	HASS-203 JIS-K-6741 (-配管) 土中埋設管、土間配管 PSM 防水面直下 1.0m 迄 JIS-K-6741 (埋設管) 建物内、パイプ部
—	通気管	VPT : 石棉セメント管 VP : 配管用炭素鋼管	PSM 防水面直下 1.0m 迄 JIS-K-6741 (-配管)
—	通気口	TVC : 整理型空気弁	
—	床上掃除口	COA, COAG, COB	
—	床排水金物	T-5A, T-5B	
—	排水目皿	D型	
—	流し排水金物	T-14A	
—	共栓金物		
—	フラッシュ弁	FV	
—	水栓		
—	湯栓		
—	湯水混合栓		
—	シャワーセット		
—	弁 類	CV, GV, GC	(バルブホース等)
—	Y型ストレーナー		
—	フレキシブル継手	FRXJ(SUS)	
—	定水位弁	FM	
—	電磁弁		
—	ホルタップ	BT(W)	
—	ガスカラン		
—	屋内消火栓箱	火栓併設 (埋込型)	
—	用水計		直に図示に依る。
—	汚水箱排水溝		

田浦行政C

工事名	追浜行政センターほか9か所建築基準法第12条定期点検業務委託		設計者資格 氏名	級建築士登録第 号		課長	主査等	担当者	横須賀市 財政部 FM推進課
図面名称	給排水・空調設備図	図番	縮尺	作図	平成 年 月 日				

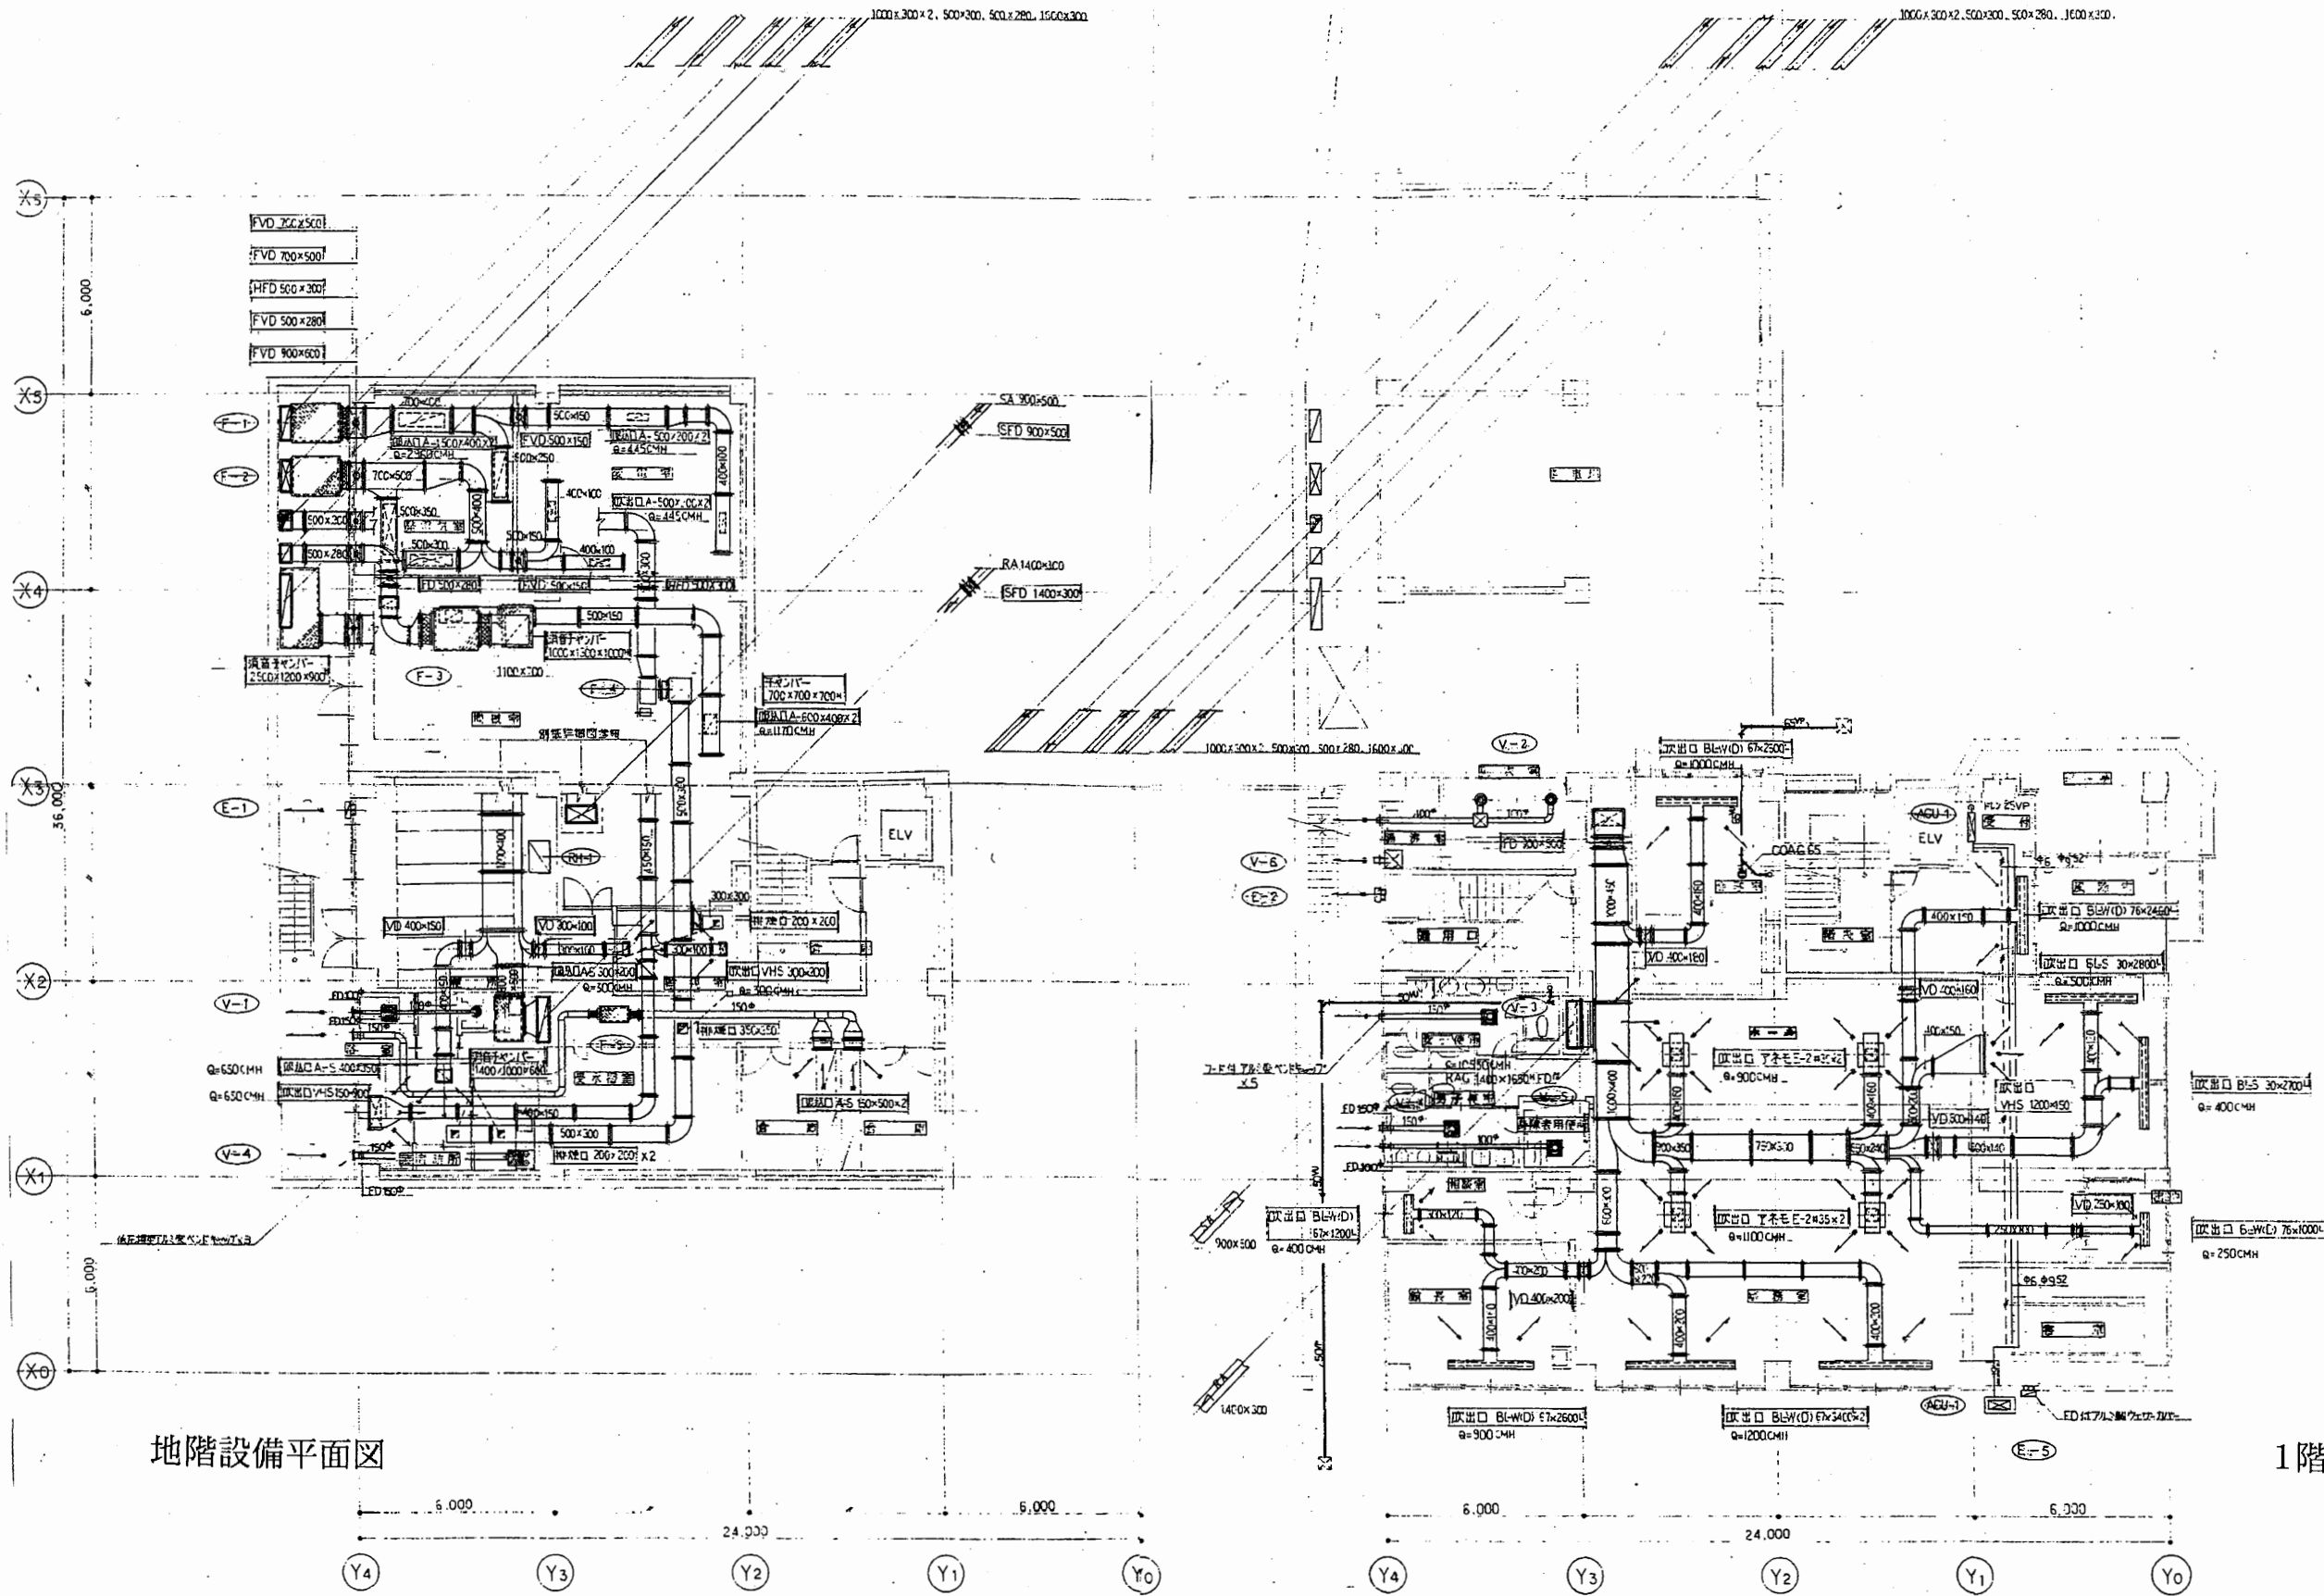


地階設備平面図

1階設備平面図

田浦行政C

工事名	追浜行政センターほか9か所建築基準法第12条定期点検業務委託		設計者資格 氏名	級建築士登録第 号		課長	主査等	担当者	横須賀市 財政部 FM推進課
図面名称	給排水・空調設備図	図番	縮尺	作図	平成 年 月 日				

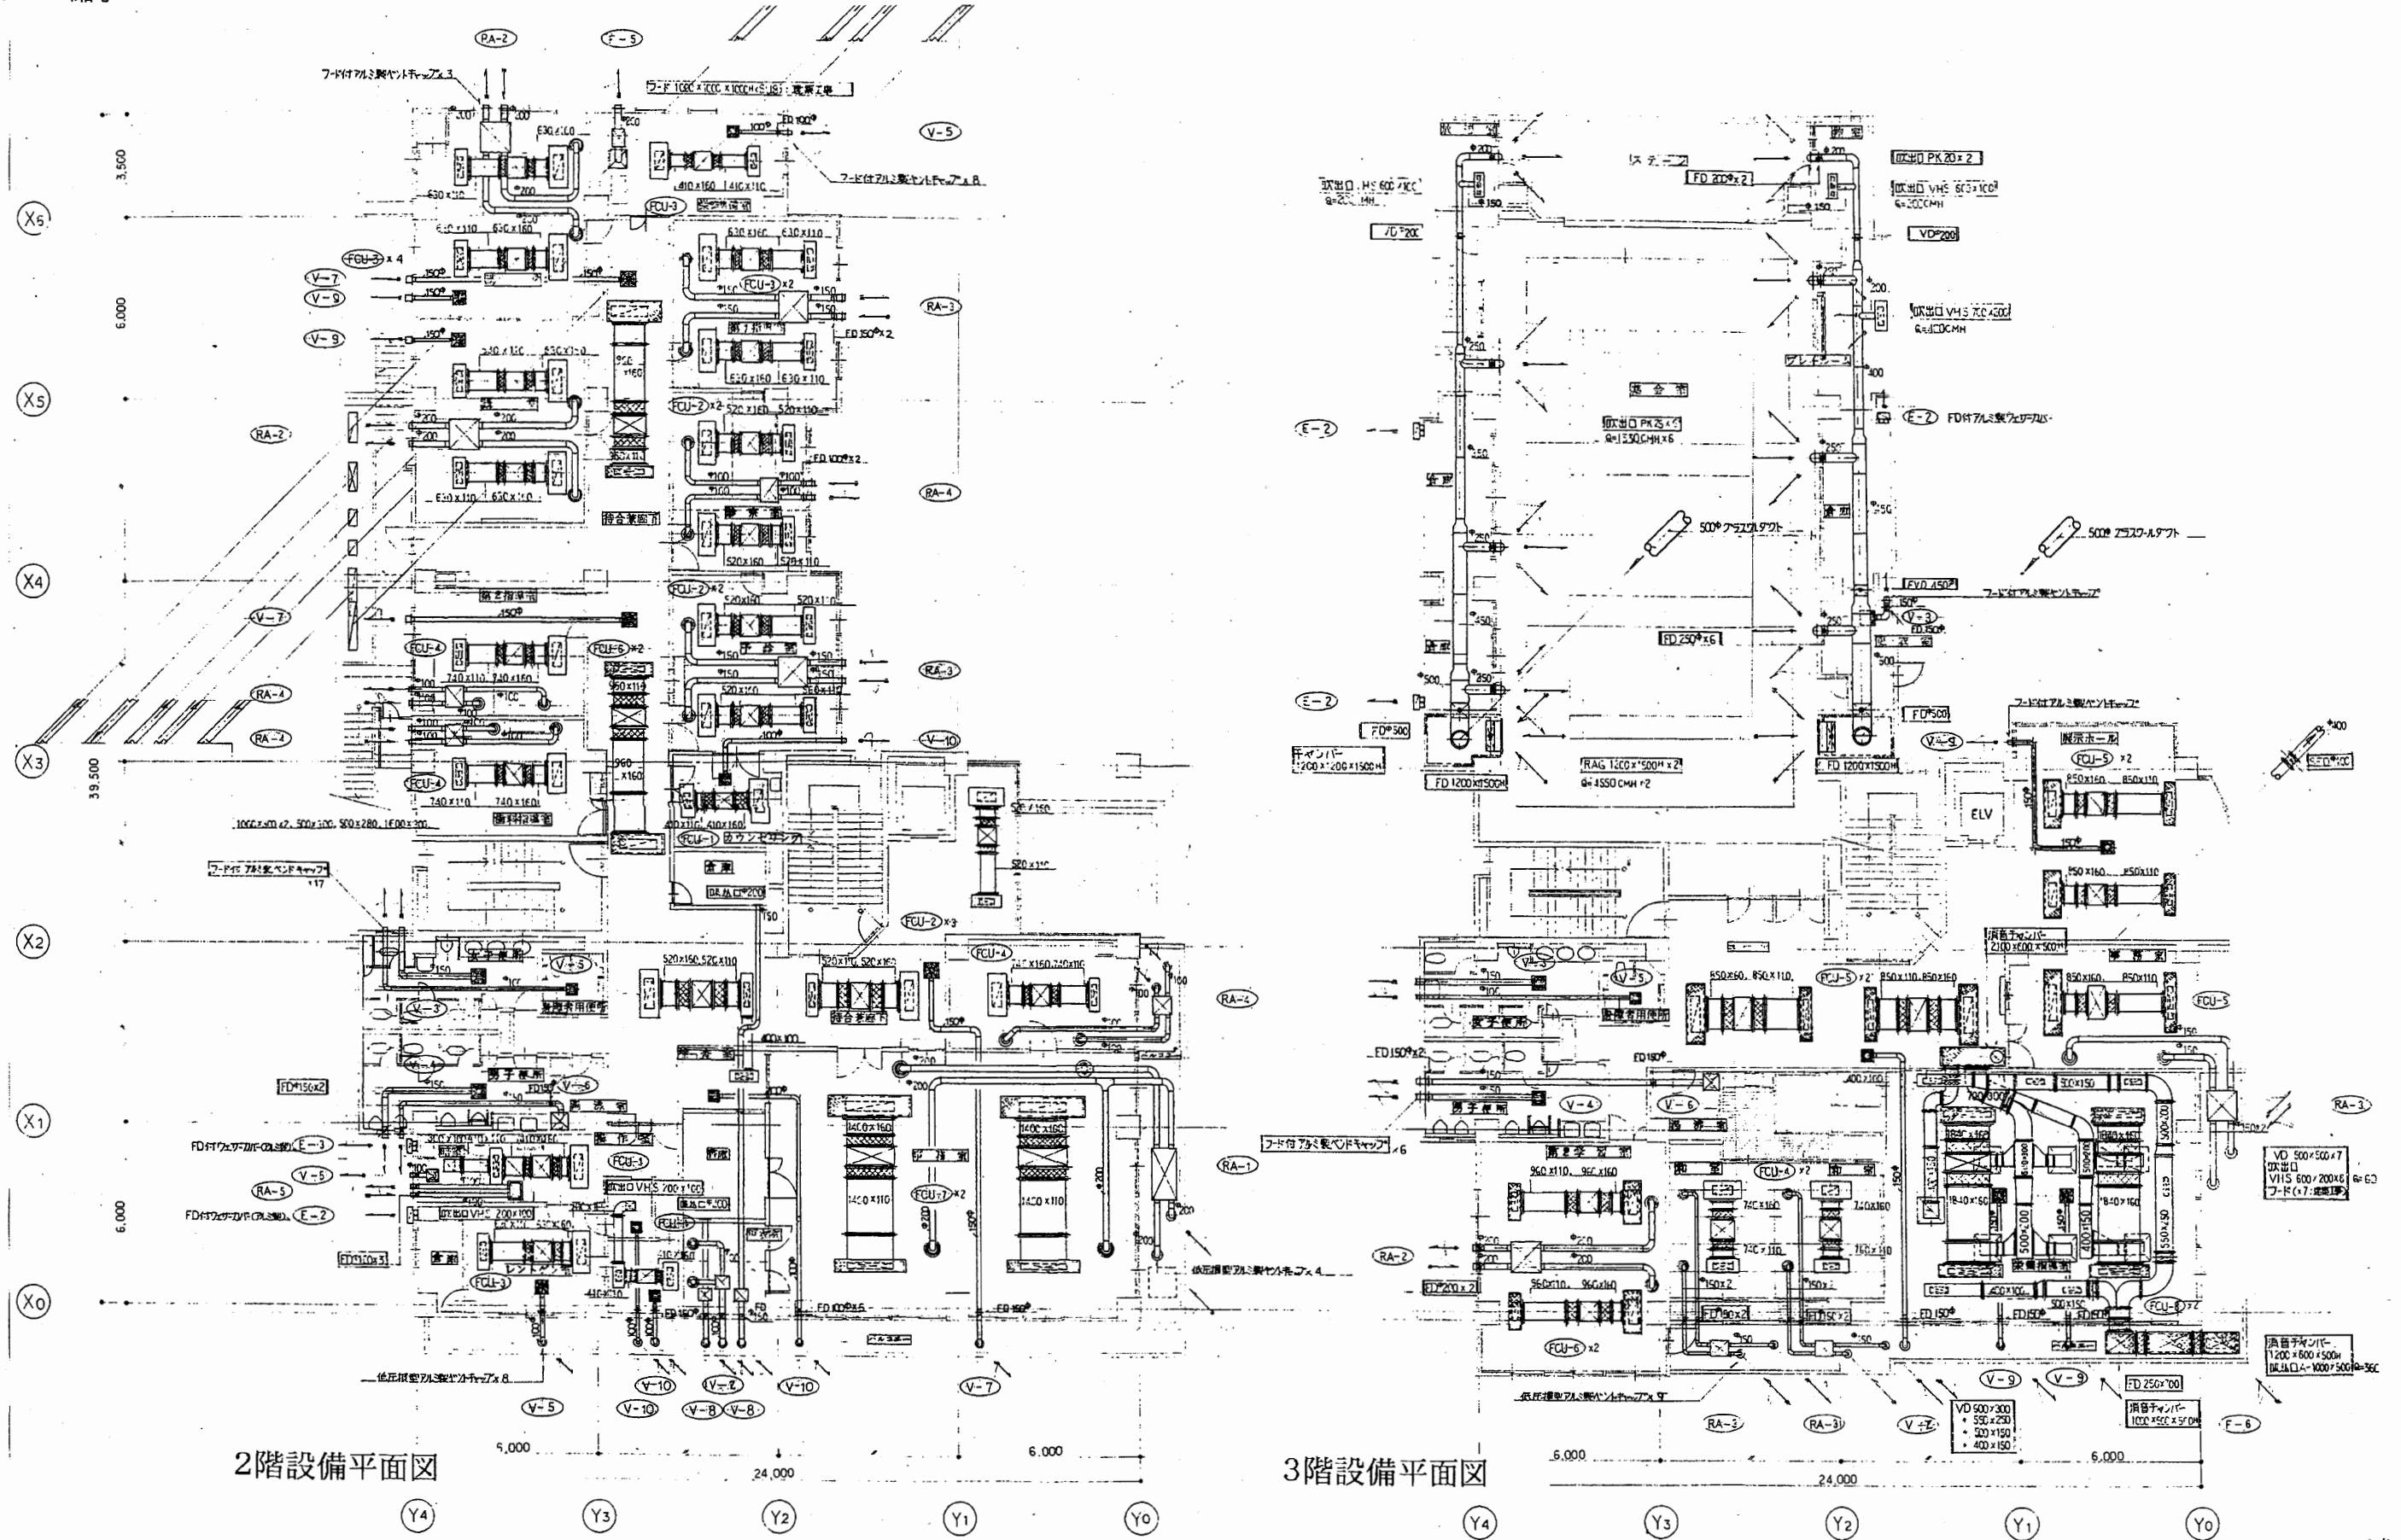


2階設備平面図


3階設備平面図

田浦行政C


工事名	追浜行政センターほか9か所建築基準法第12条定期点検業務委託		設計者資格 氏名	級建築士登録第 _____ 号		課長	主査等	担当者	横須賀市 財政部 FM推進課
図面名称	給排水・空調設備図	図番	縮尺	作図	平成 年 月 日				

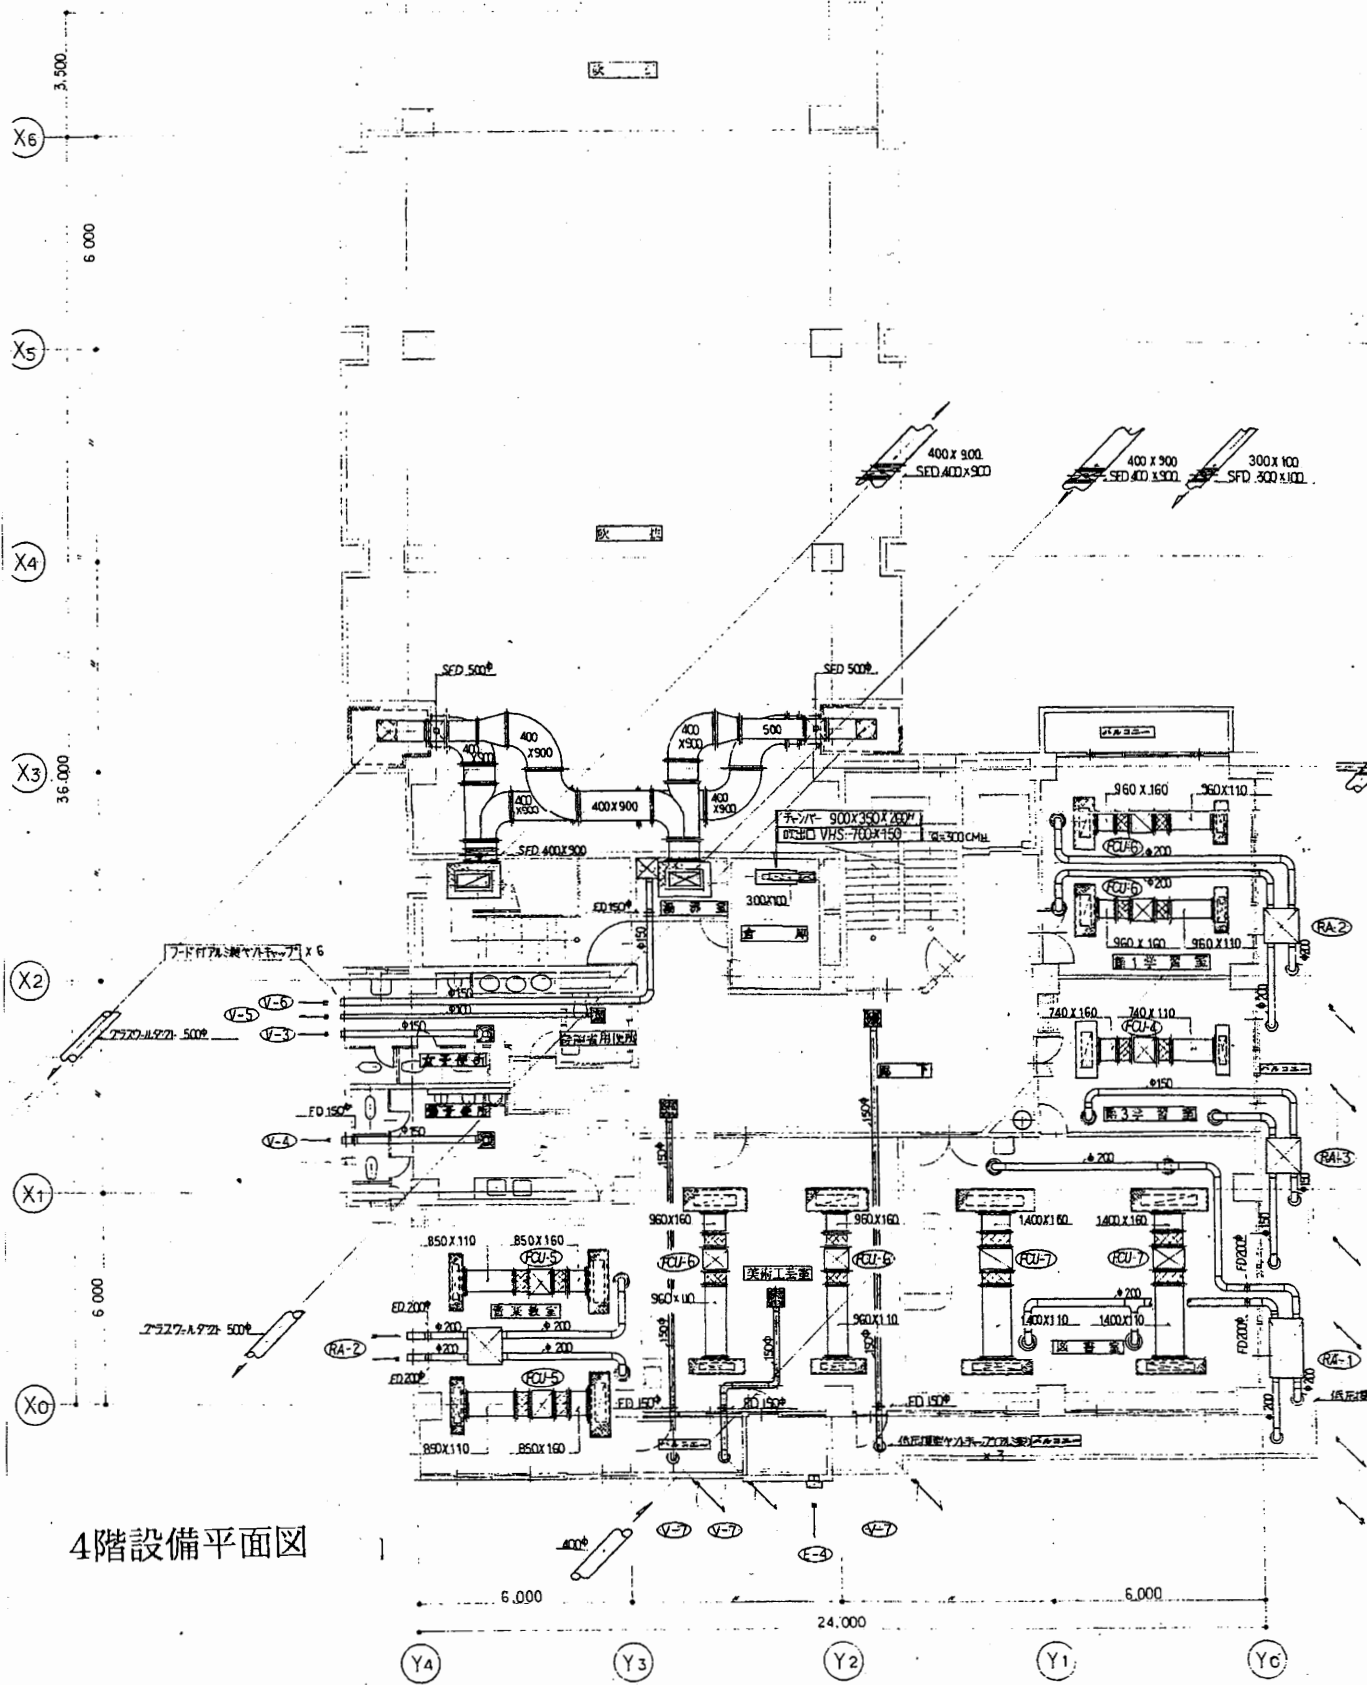

4階設備平面図

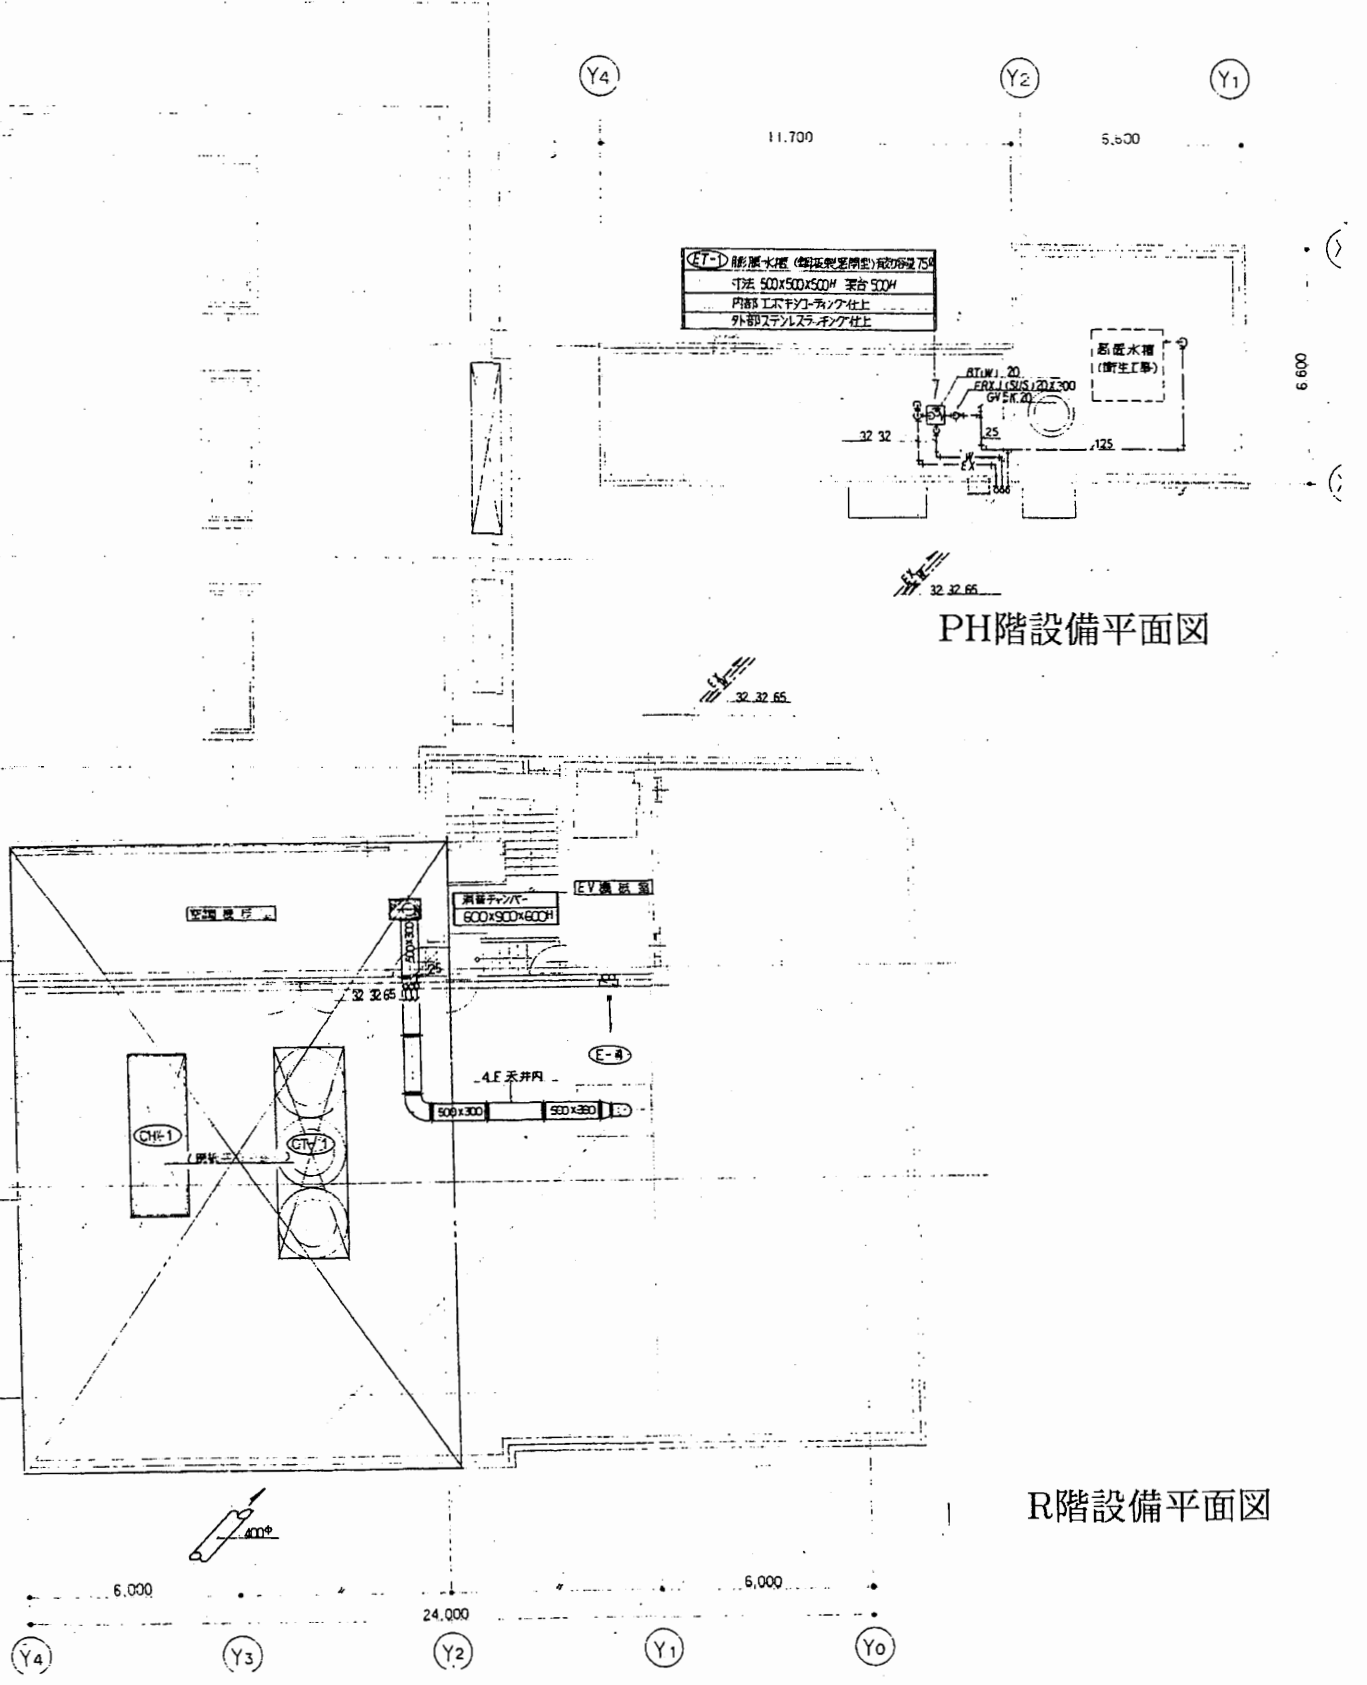


PH階設備平面図

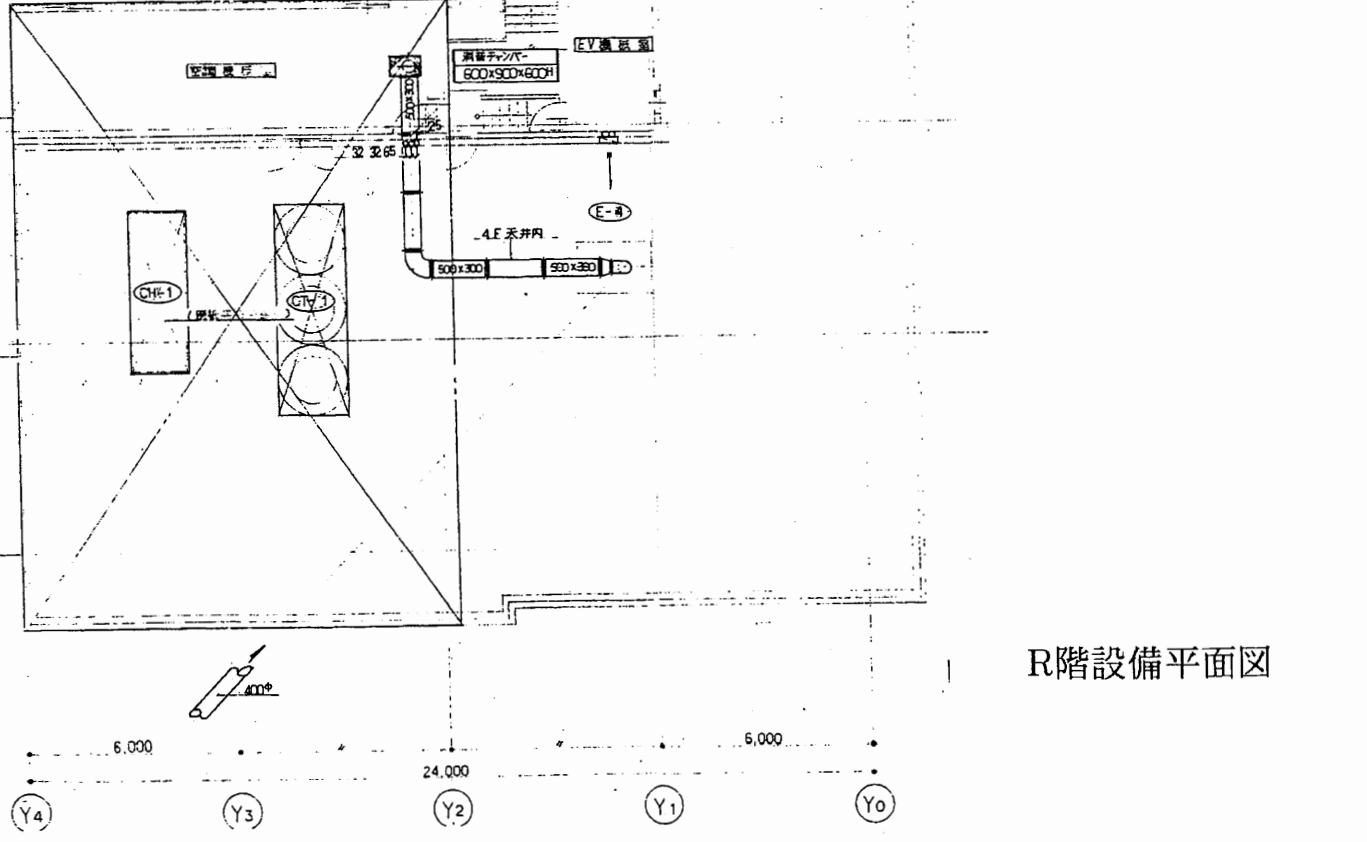


R階設備平面図

工事名	追浜行政センターほか9か所建築基準法第12条定期点検業務委託		設計者資格 氏名	級建築士登録第 号		課長	主査等	担当者	横須賀市 財政部 FM推進課
図面名称	給排水・空調設備図	図番	縮尺	作図	平成 年 月 日				

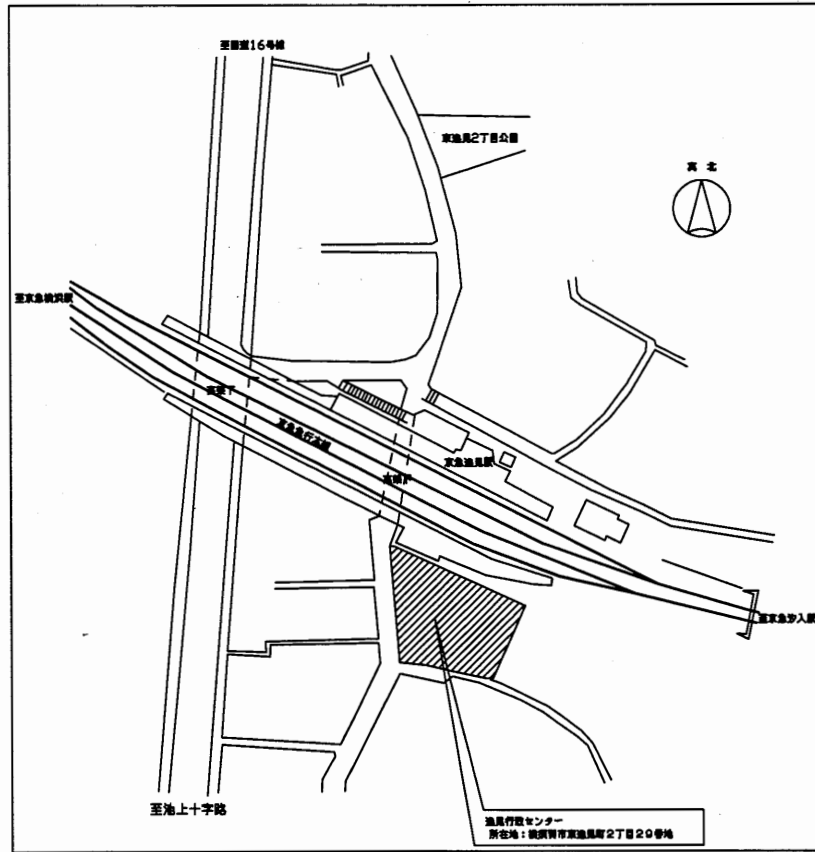


案内図

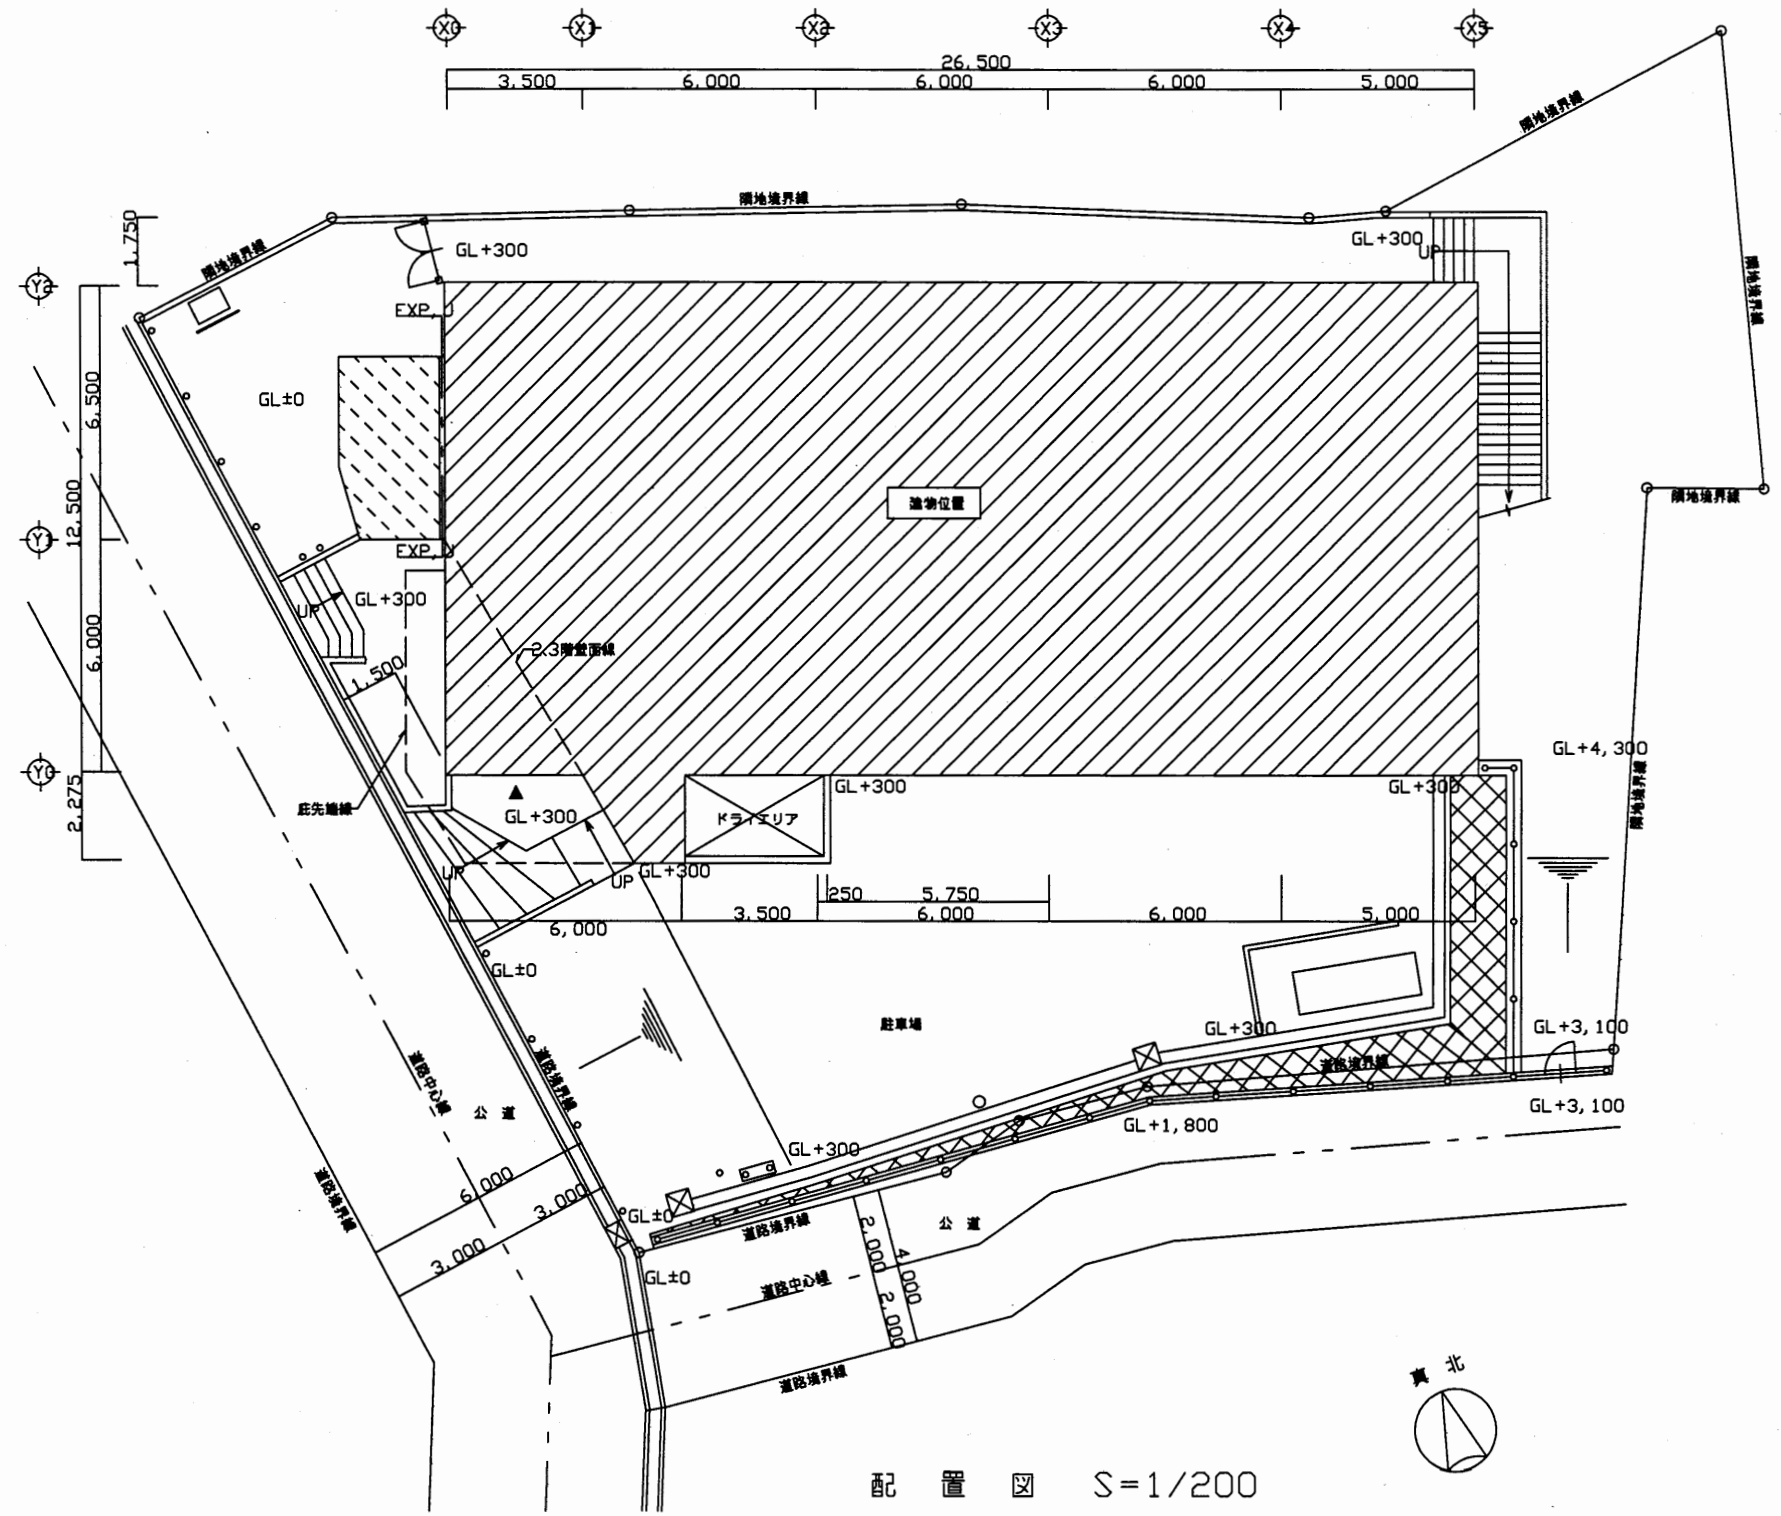

配置図 S=1/200

逸見行政C


工事名	追浜行政センターほか9か所建築基準法第12条定期点検業務委託			設計者資格 氏名	級建築士登録第 号			課長	主査等	担当者	横須賀市 財政部 FM推進課
図面名称	案内図・配置図	図番		縮尺	1:200	作図	平成 年 月 日				

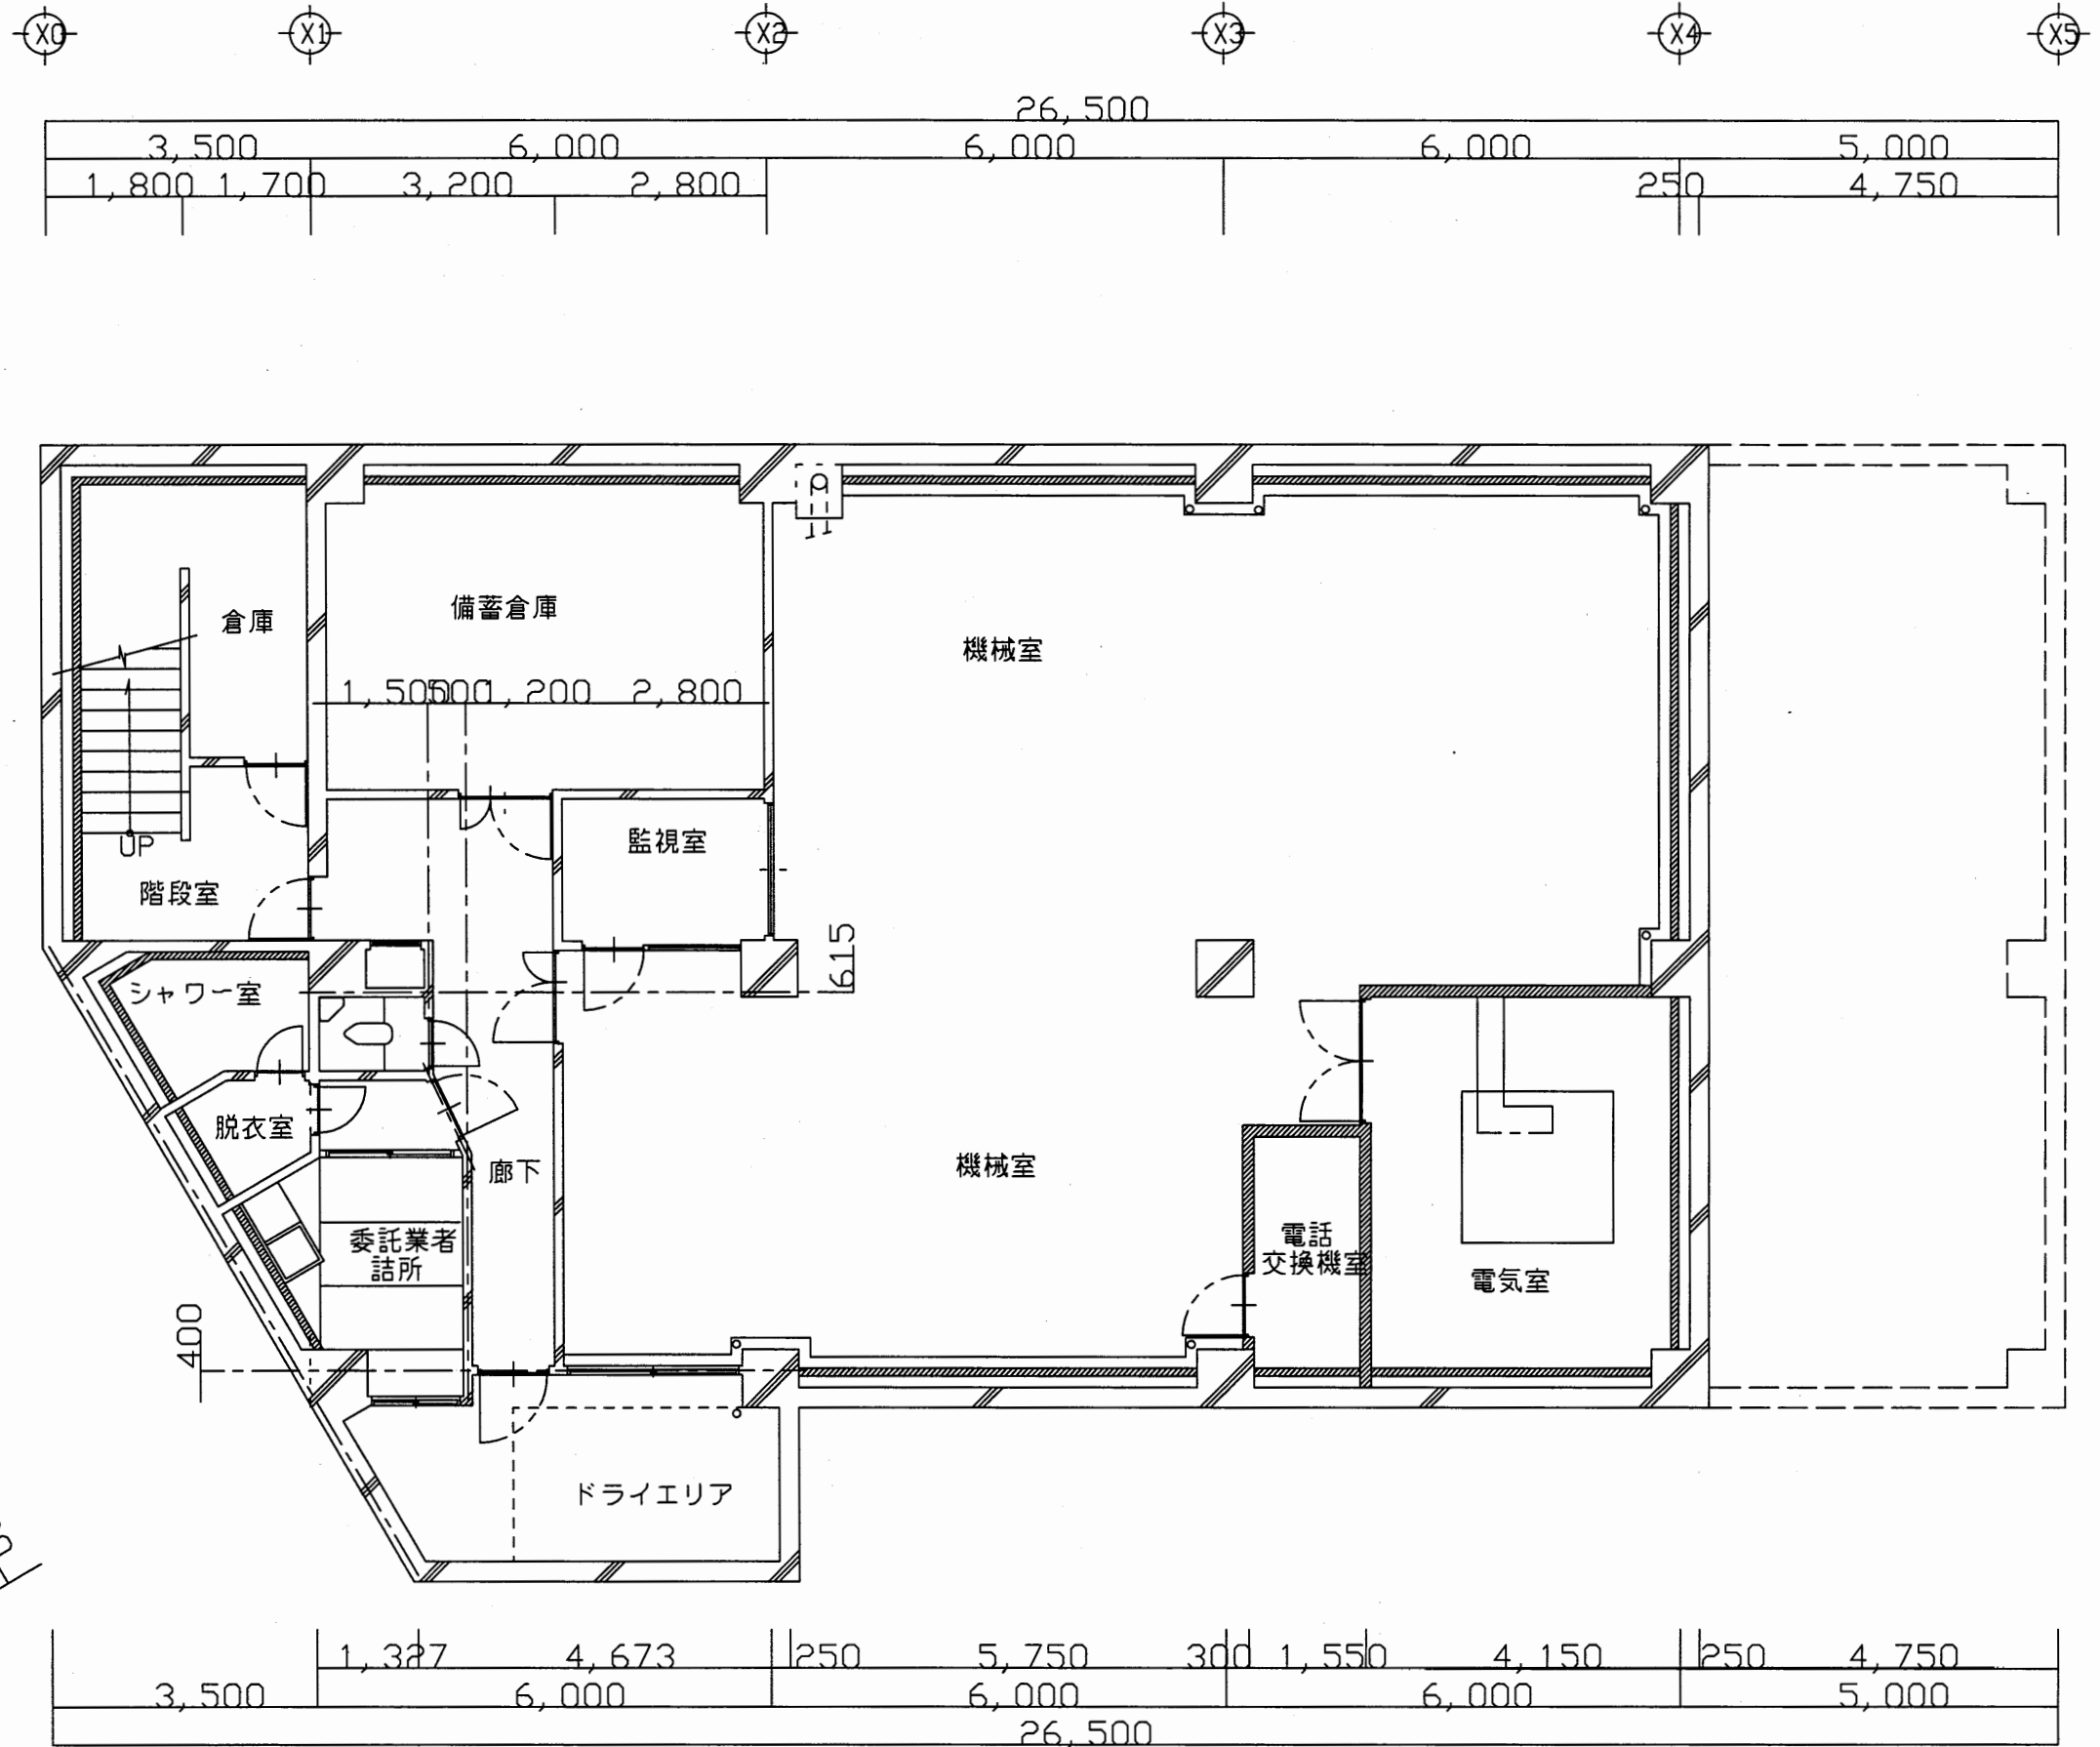

B1階平面図 S=1/100

逸見行政C




工事名	追浜行政センターほか9か所建築基準法第12条定期点検業務委託			設計者資格 氏名	級建築士登録第 号			課長	主査等	担当者	横須賀市 財政部 FM推進課
図面名称	地下1階平面図	図番	縮尺	1:100	作図	平成	年	月	日		

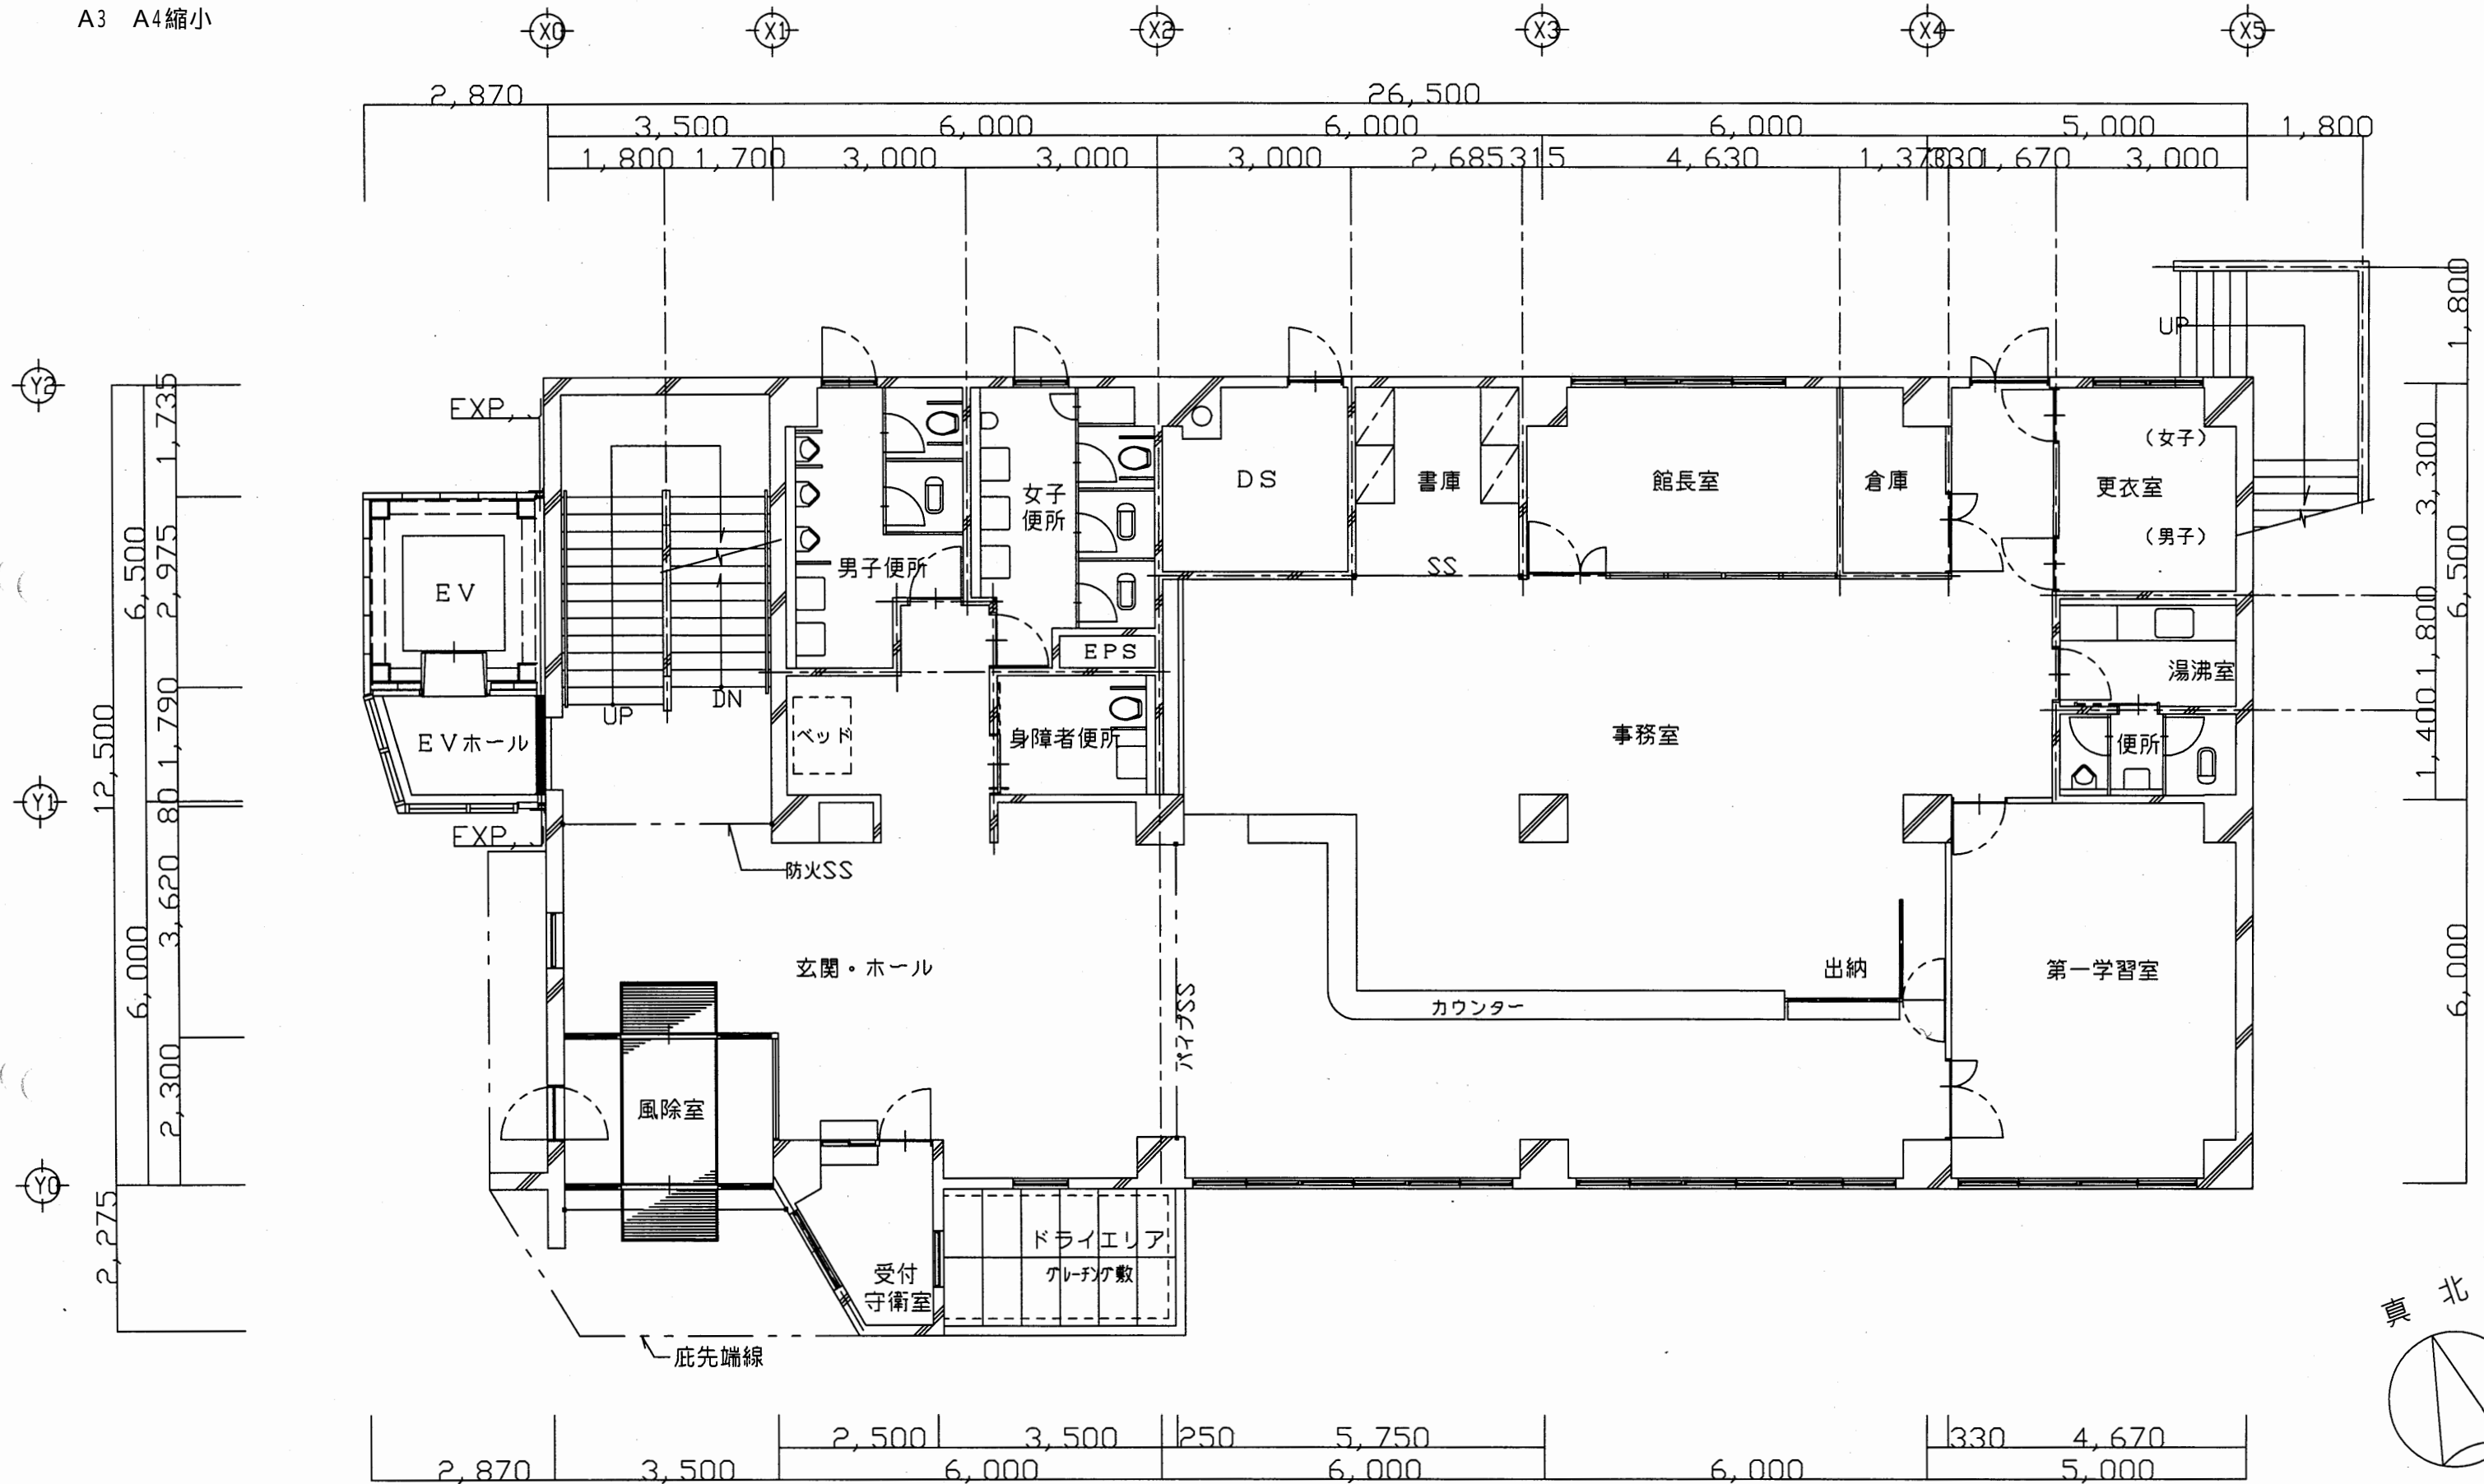

1階平面図 S=1/100

逸見行政C






工事名	追浜行政センターほか9か所建築基準法第12条定期点検業務委託			設計者資格 氏名	級建築士登録第	号	課長	主査等	担当者	横須賀市 財政部 FM推進課
図面名称	1階平面図	図番	縮尺	1:100	作図	平成	年	月	日	

 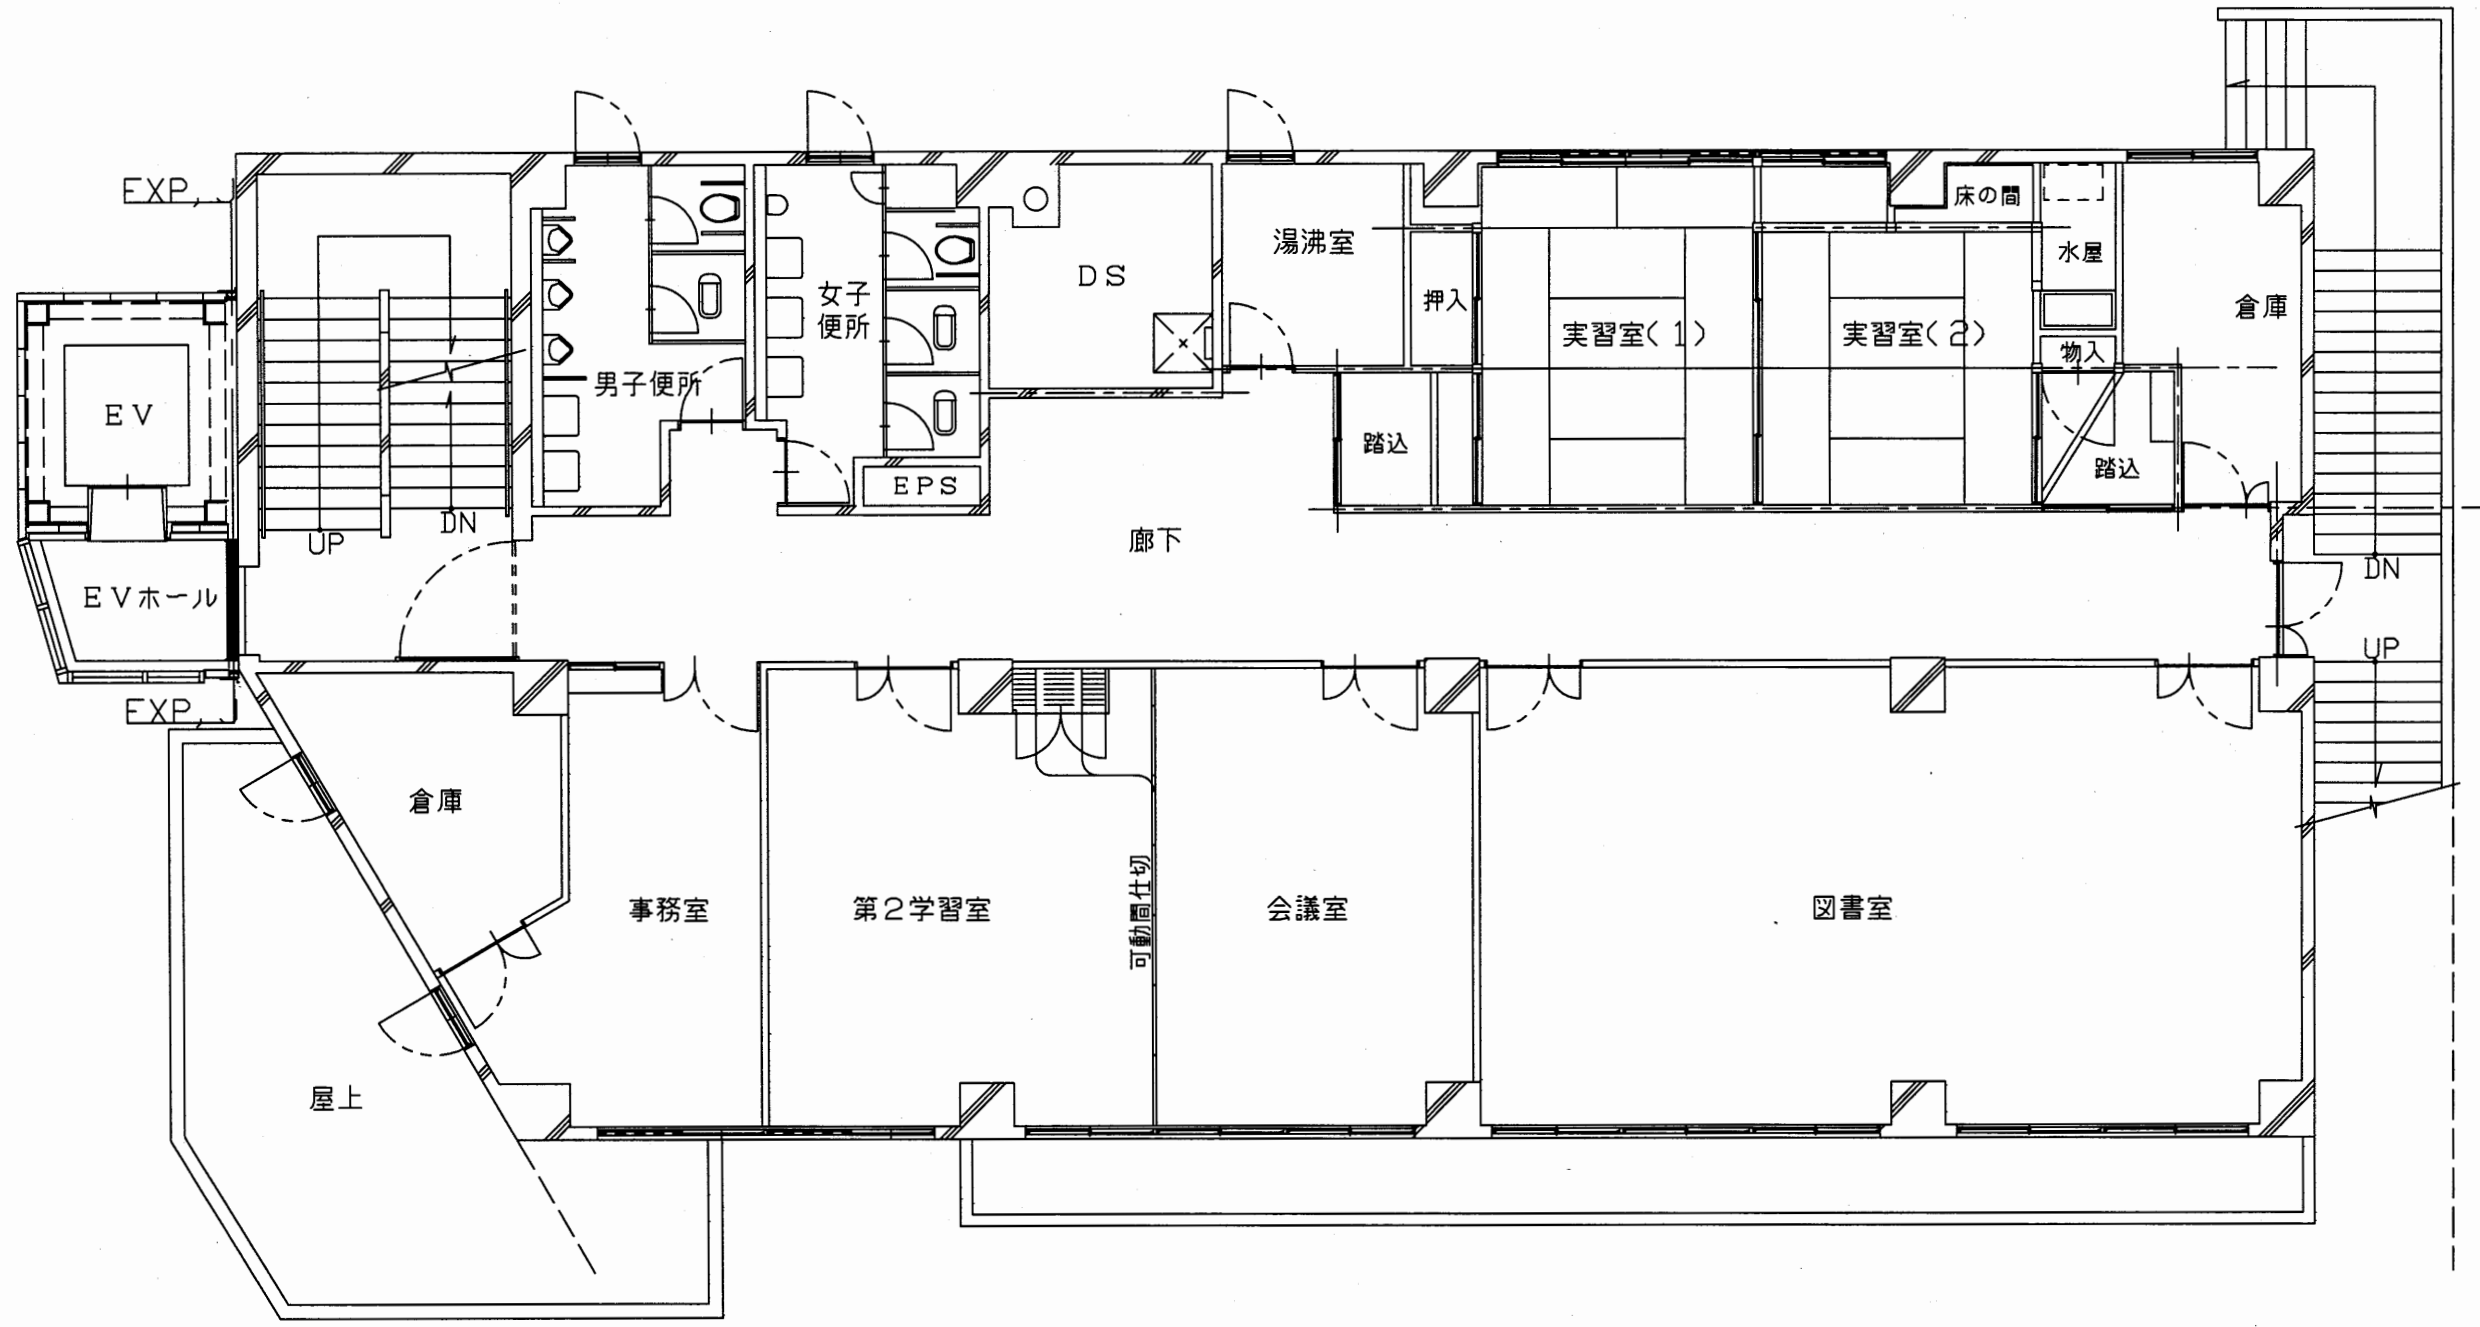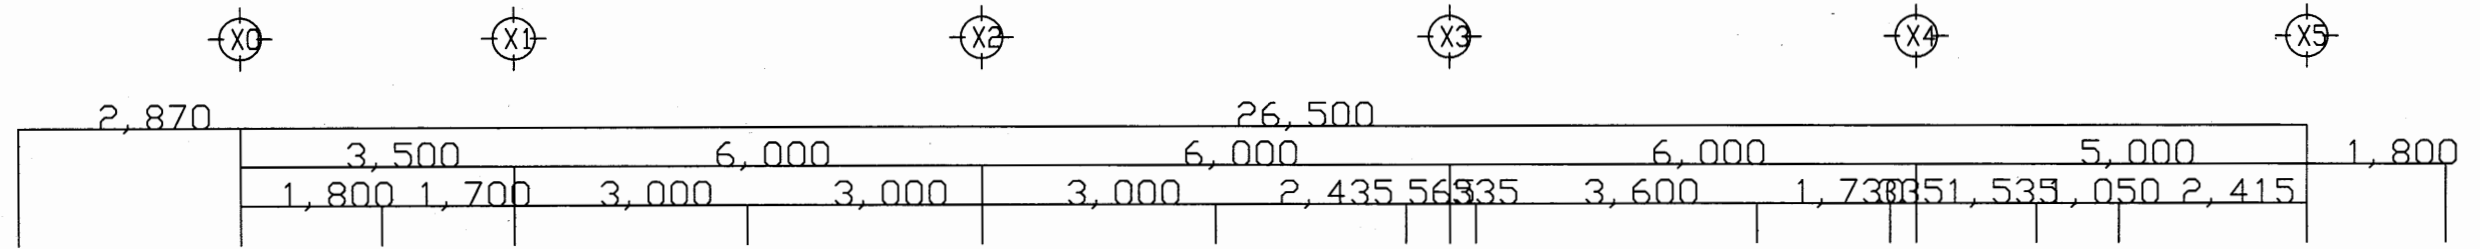

2階 平面図 S=1/100

逸見行政C





工事名	追浜行政センターほか9か所建築基準法第12条定期点検業務委託			設計者資格 氏名	級建築士登録第 号		課長	主査等	担当者	横須賀市 財政部 FM推進課
図面名称	2階平面図	図番	縮尺	1:100	作図	平成 年 月 日				

 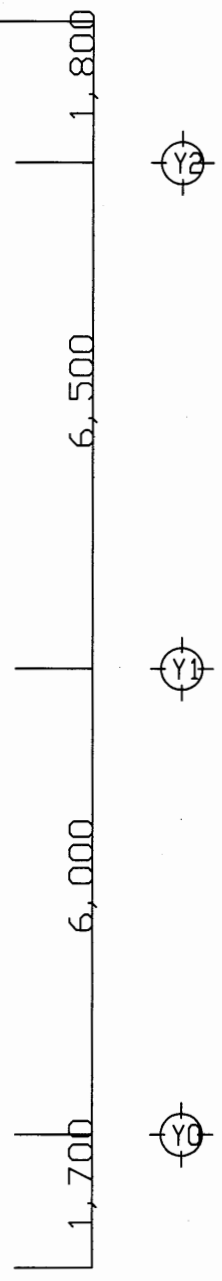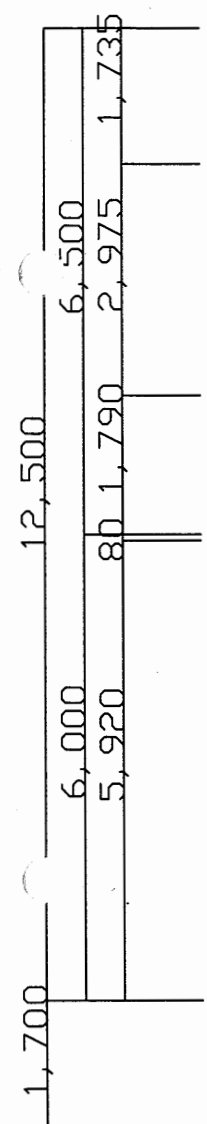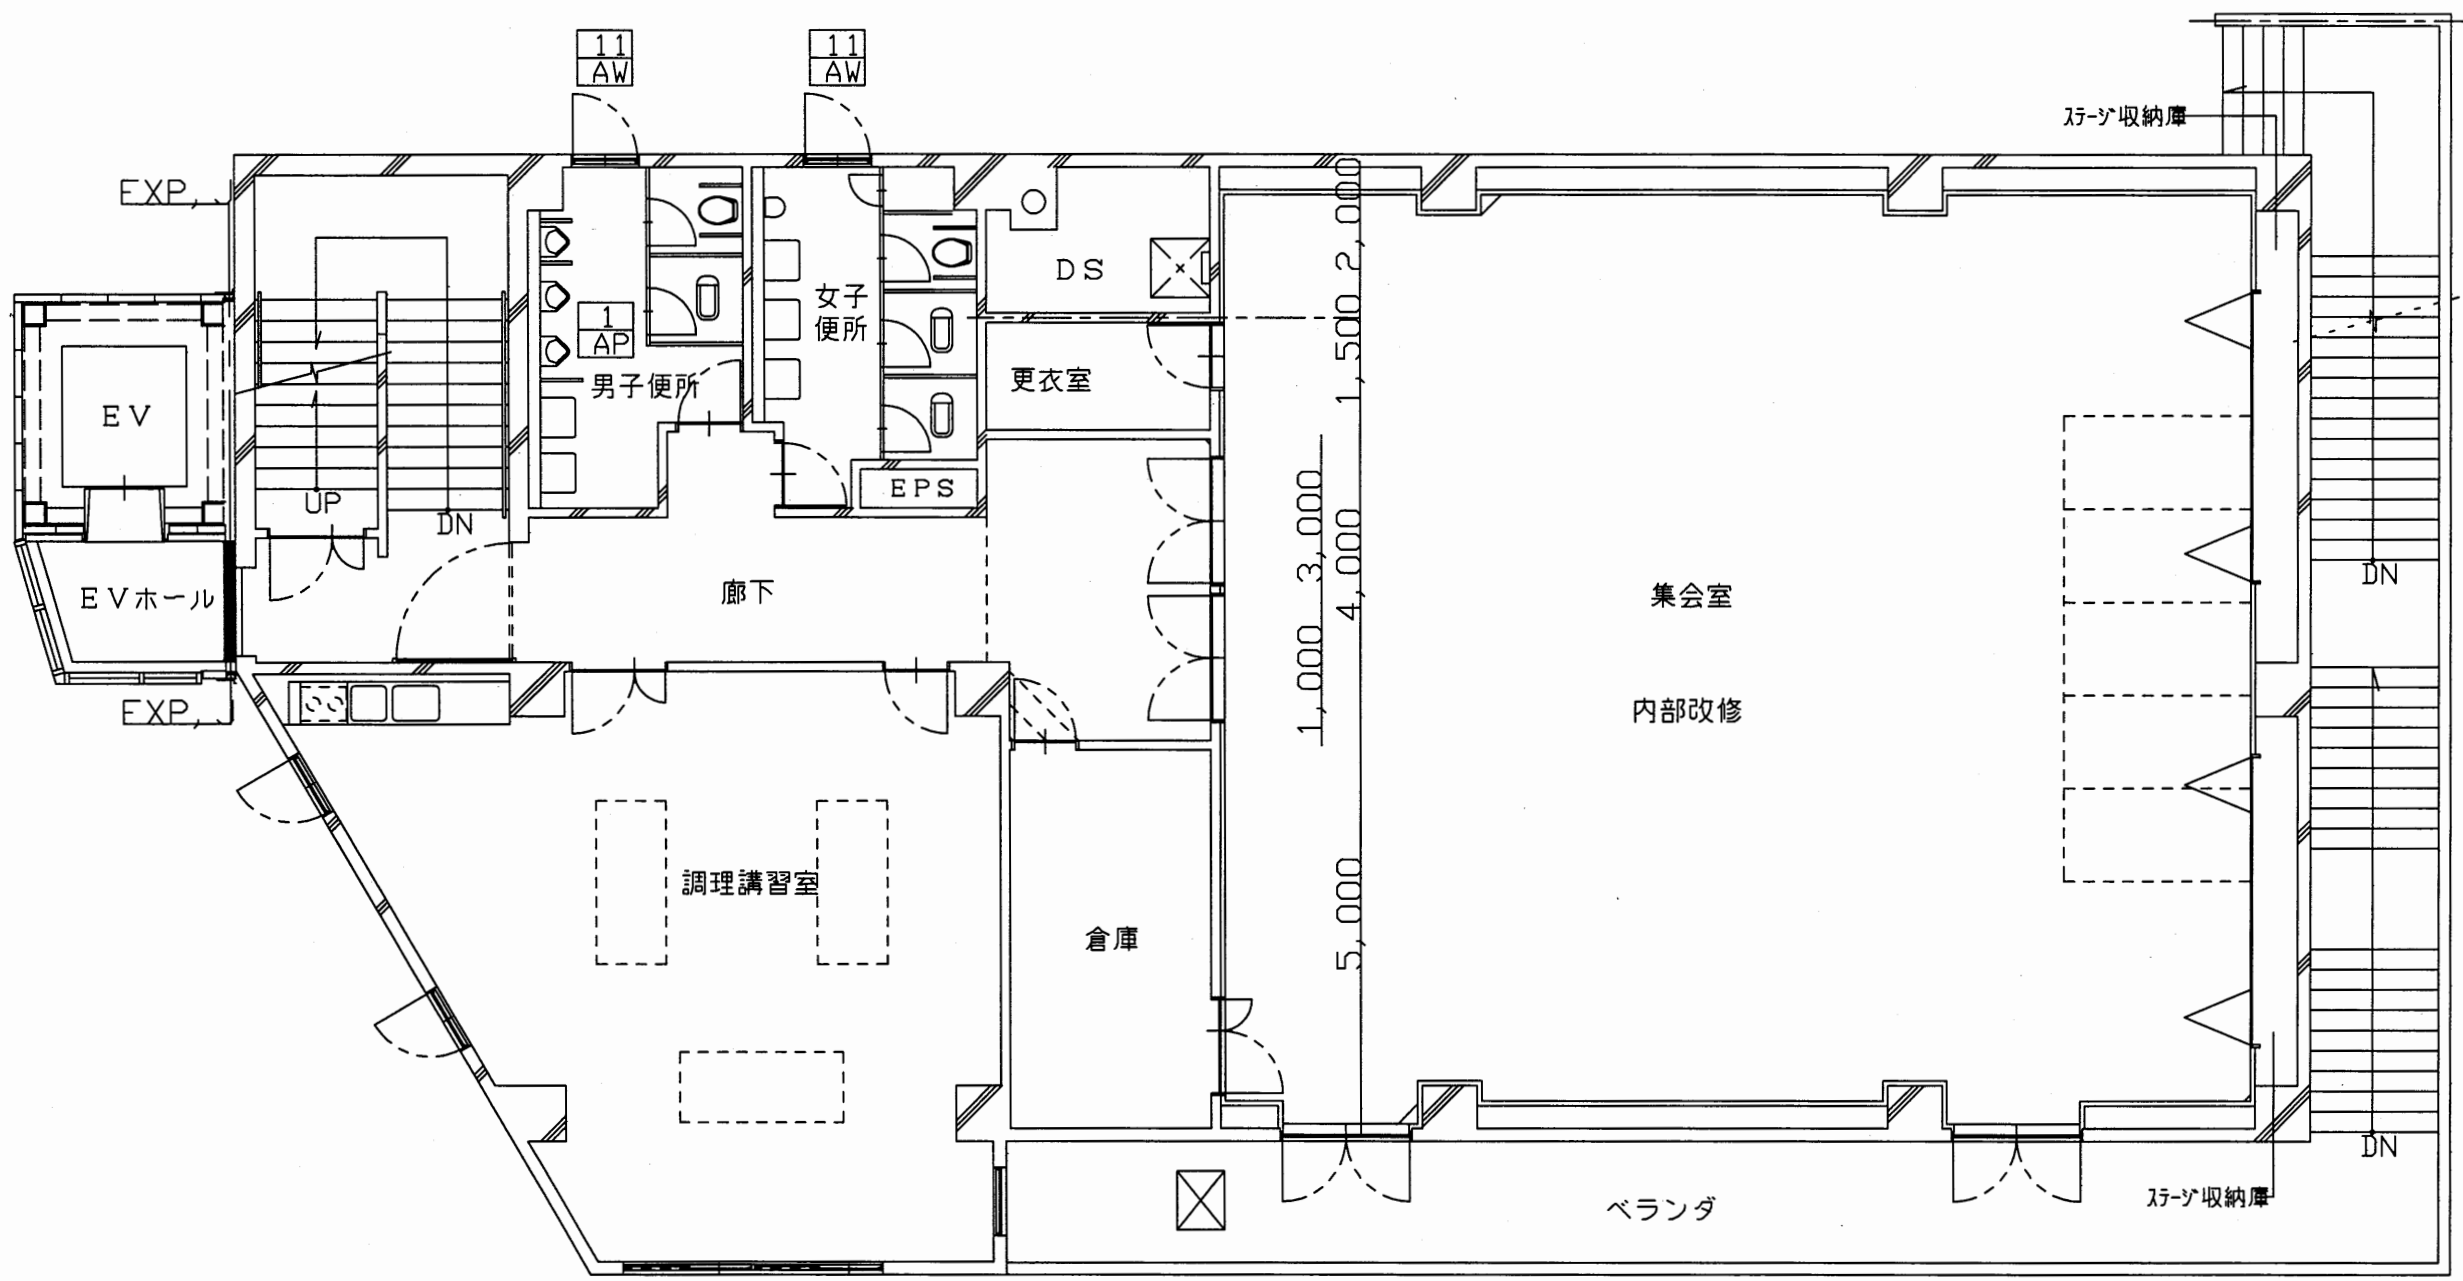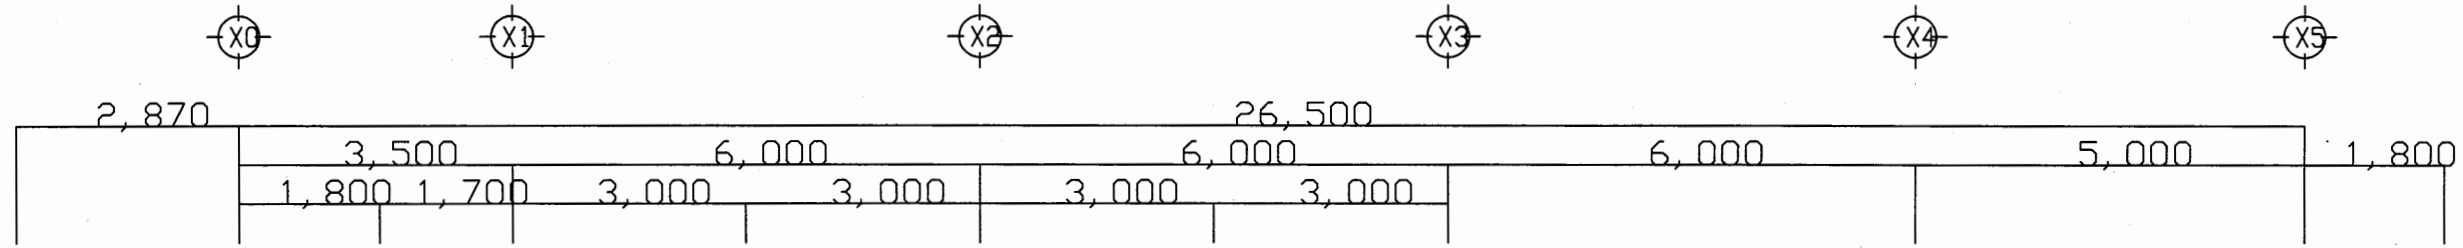

3階 平面図 S=1/100

逸見行政C





工事名	追浜行政センターほか9か所建築基準法第12条定期点検業務委託		設計者資格 氏名	級建築士登録第 号		課長	主査等	担当者	横須賀市 財政部 FM推進課
図面名称	3階平面図	図番	縮尺	1:100	作図	平成	年	月	

 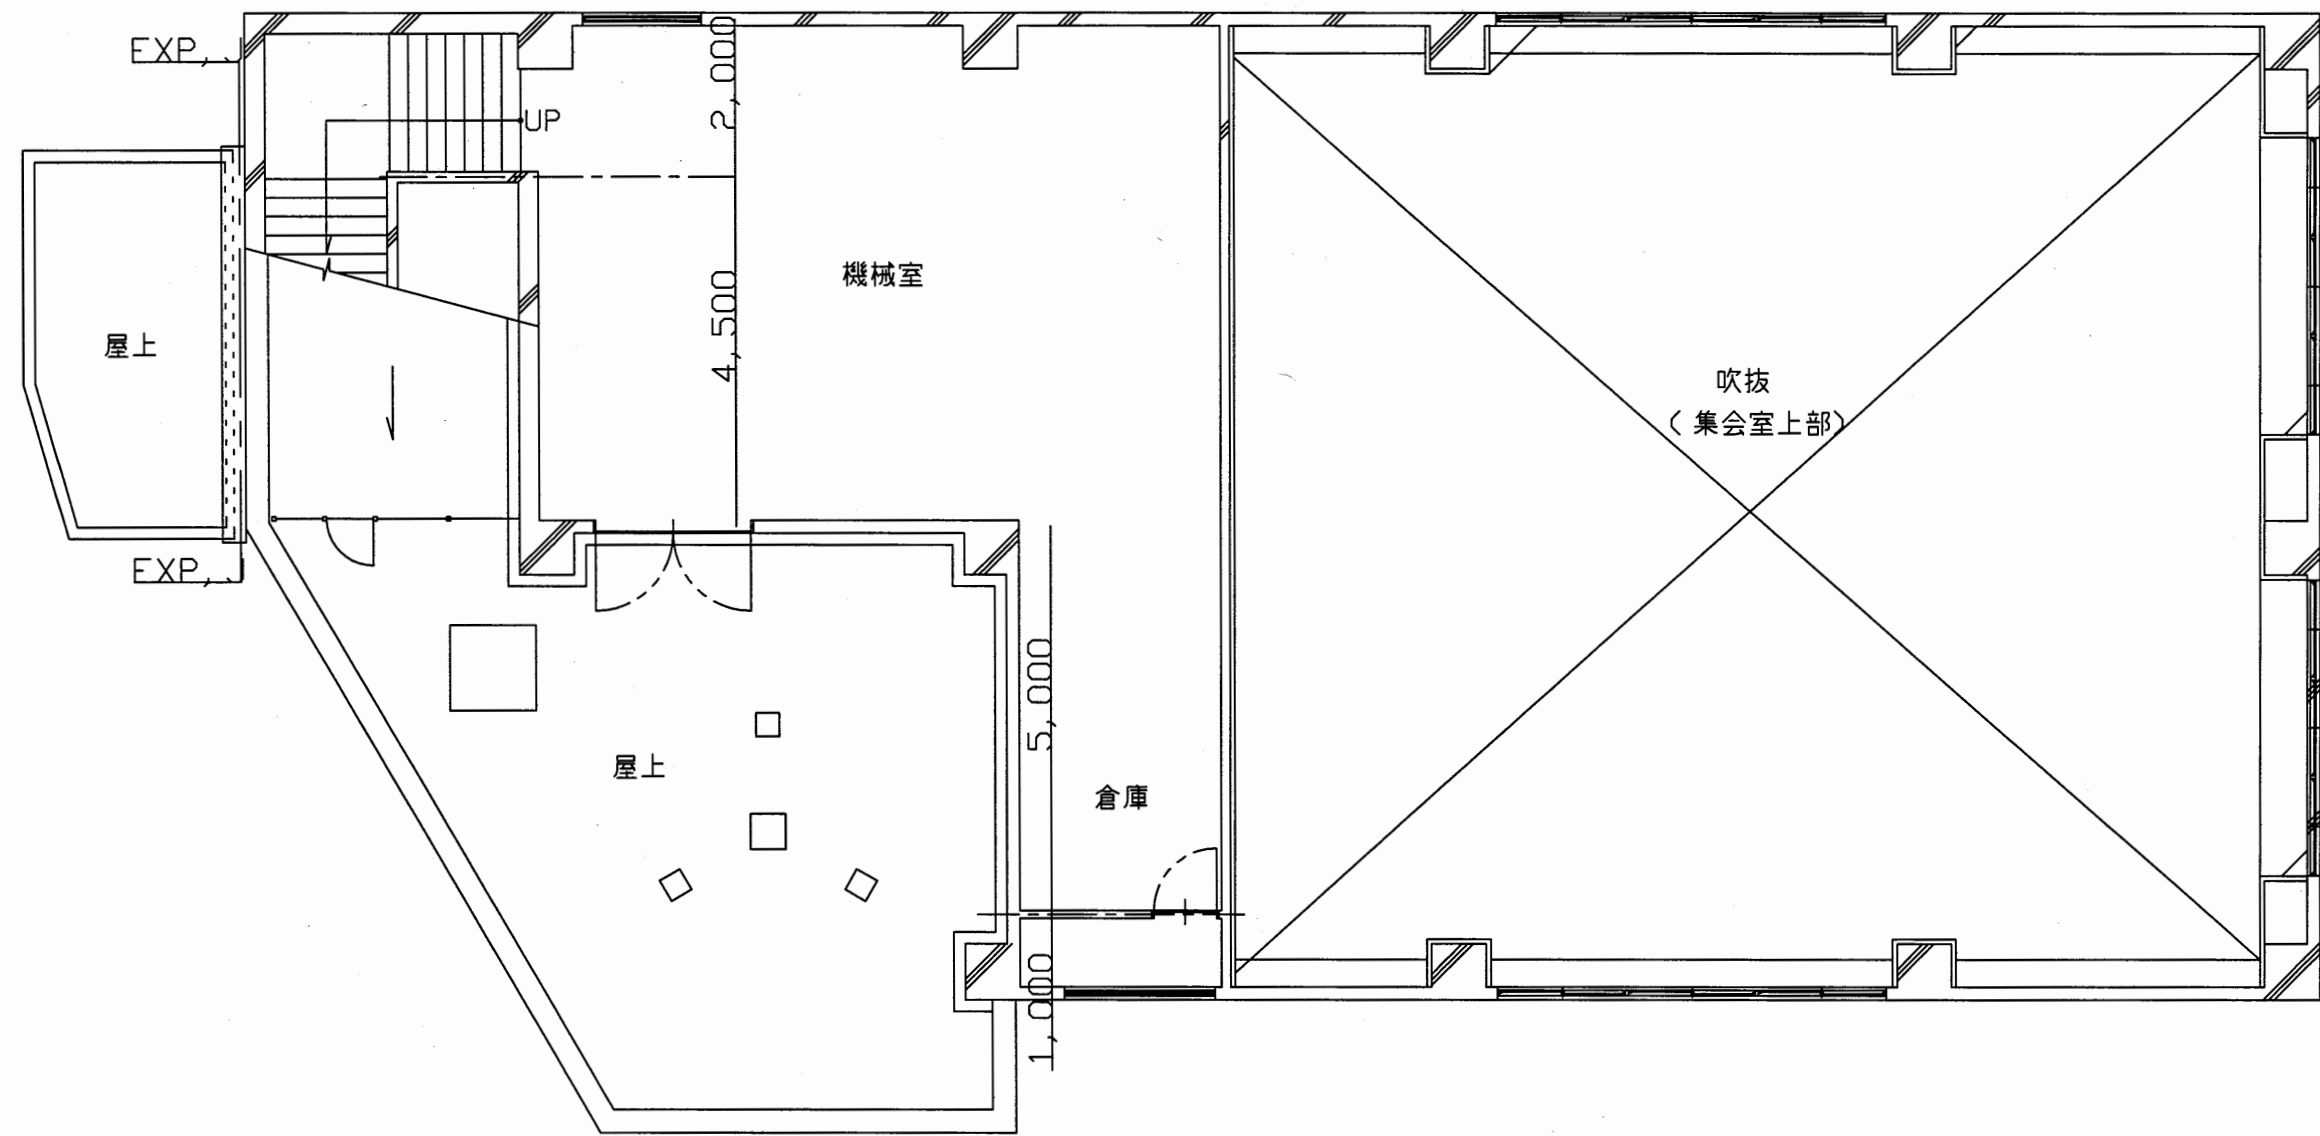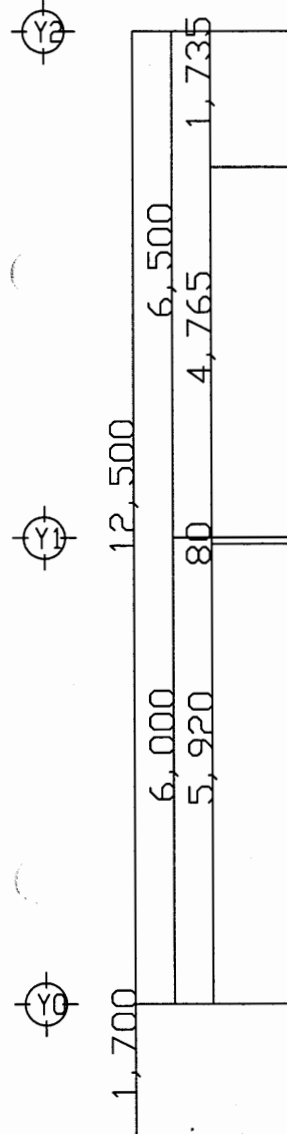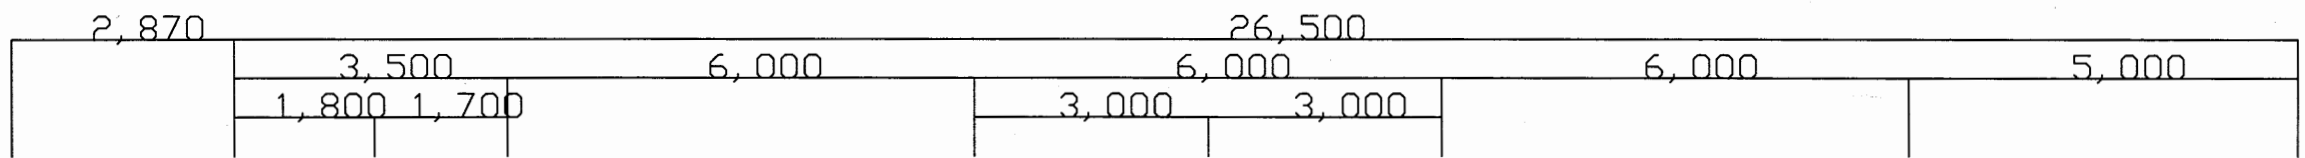

4階 平面図 S=1/100

逸見行政C

工事名	追浜行政センターほか9か所建築基準法第12条定期点検業務委託		設計者資格 氏名	級建築士登録第 号		課長	主査等	担当者	横須賀市 財政部 FM推進課
図面名称	4階平面図	図番	縮尺	1:100	作図	平成	年	月	

 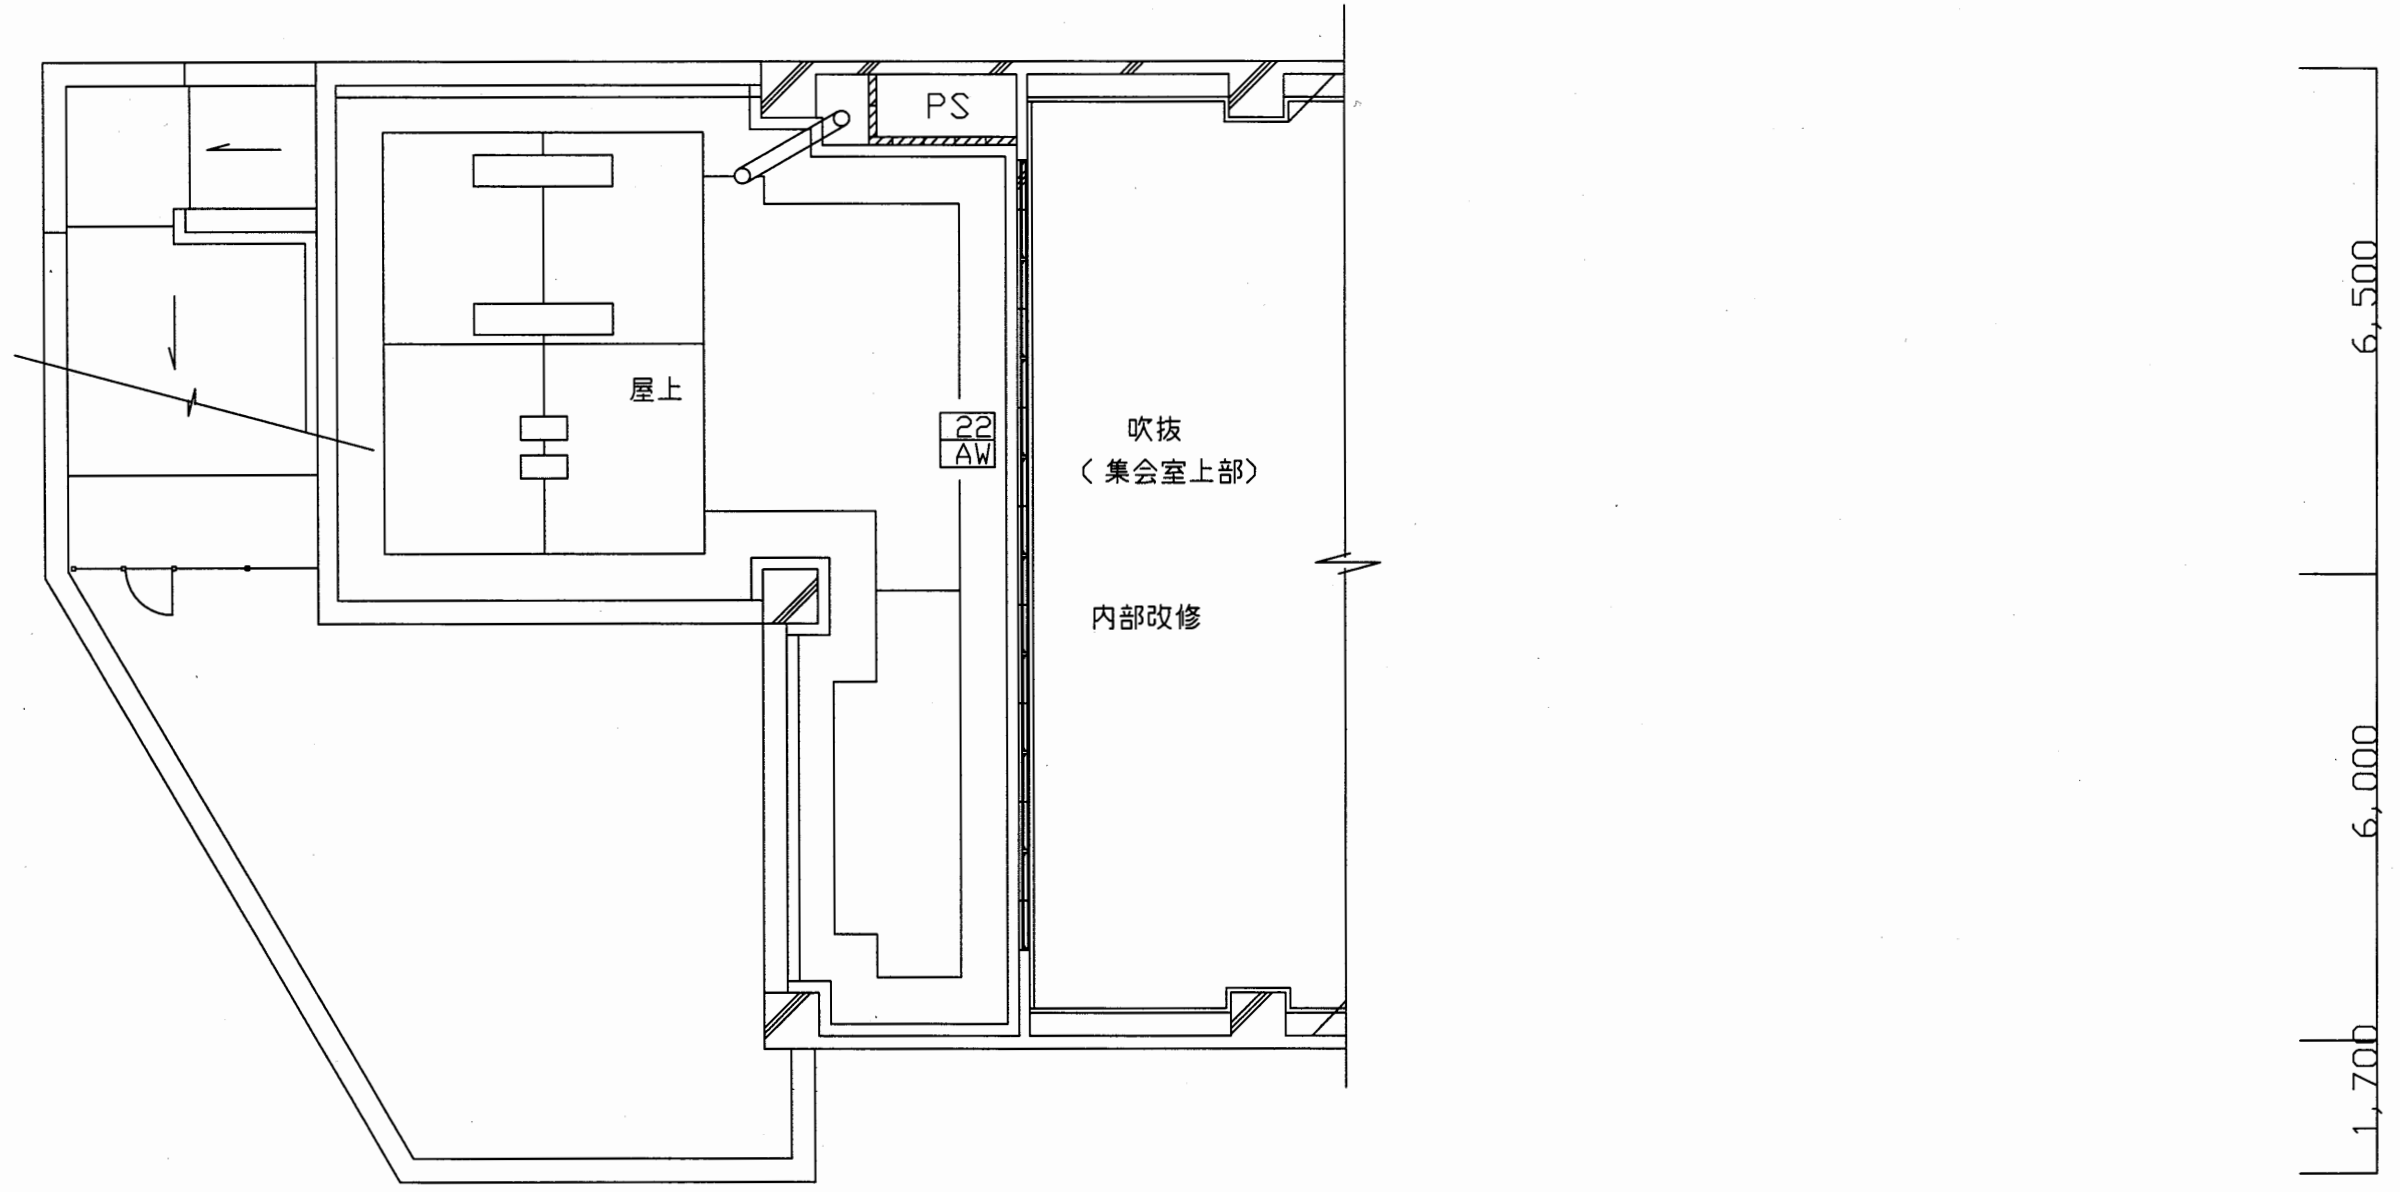
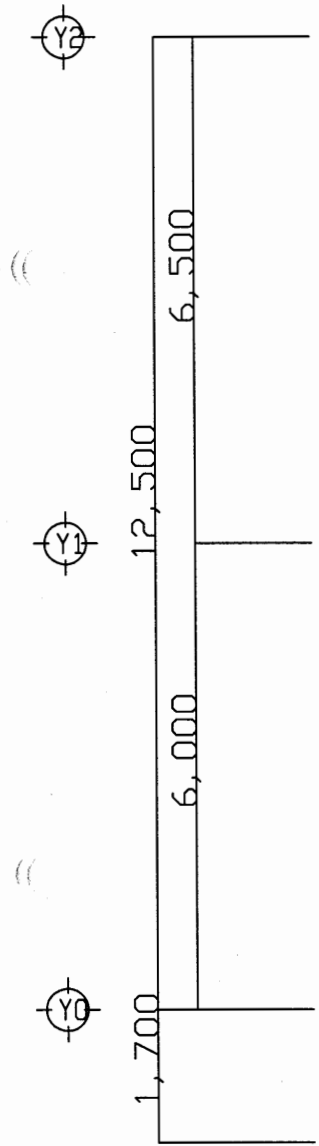
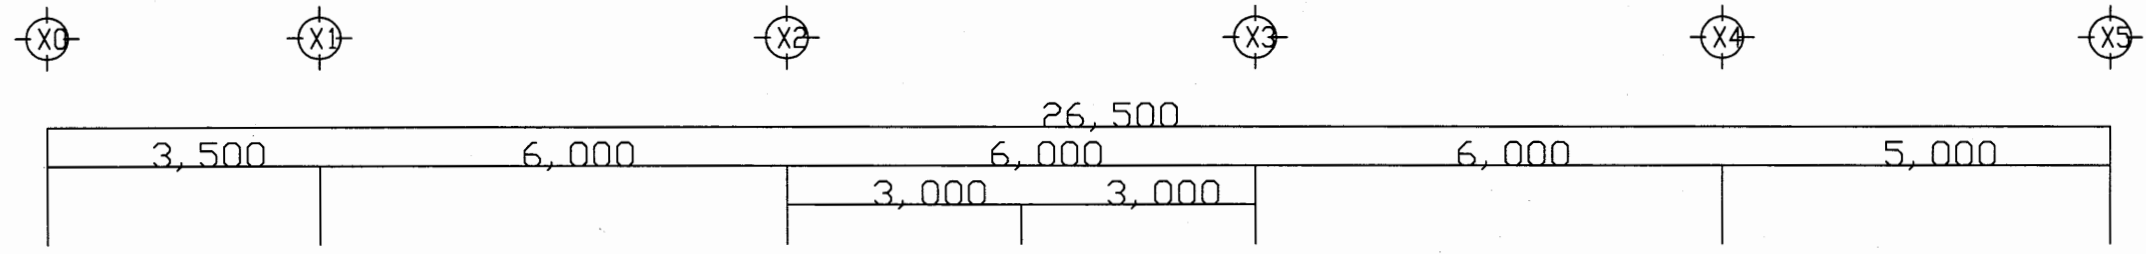


R階 平面図 S=1/100

逸見行政C

工事名	追浜行政センターほか9か所建築基準法第12条定期点検業務委託			設計者資格 氏名	級建築士登録第 号		課長	主査等	担当者	横須賀市 財政部 FM推進課
図面名称	R階平面図	図番	縮尺	1:100	作図	平成 年 月 日				

 
A3 A4縮小

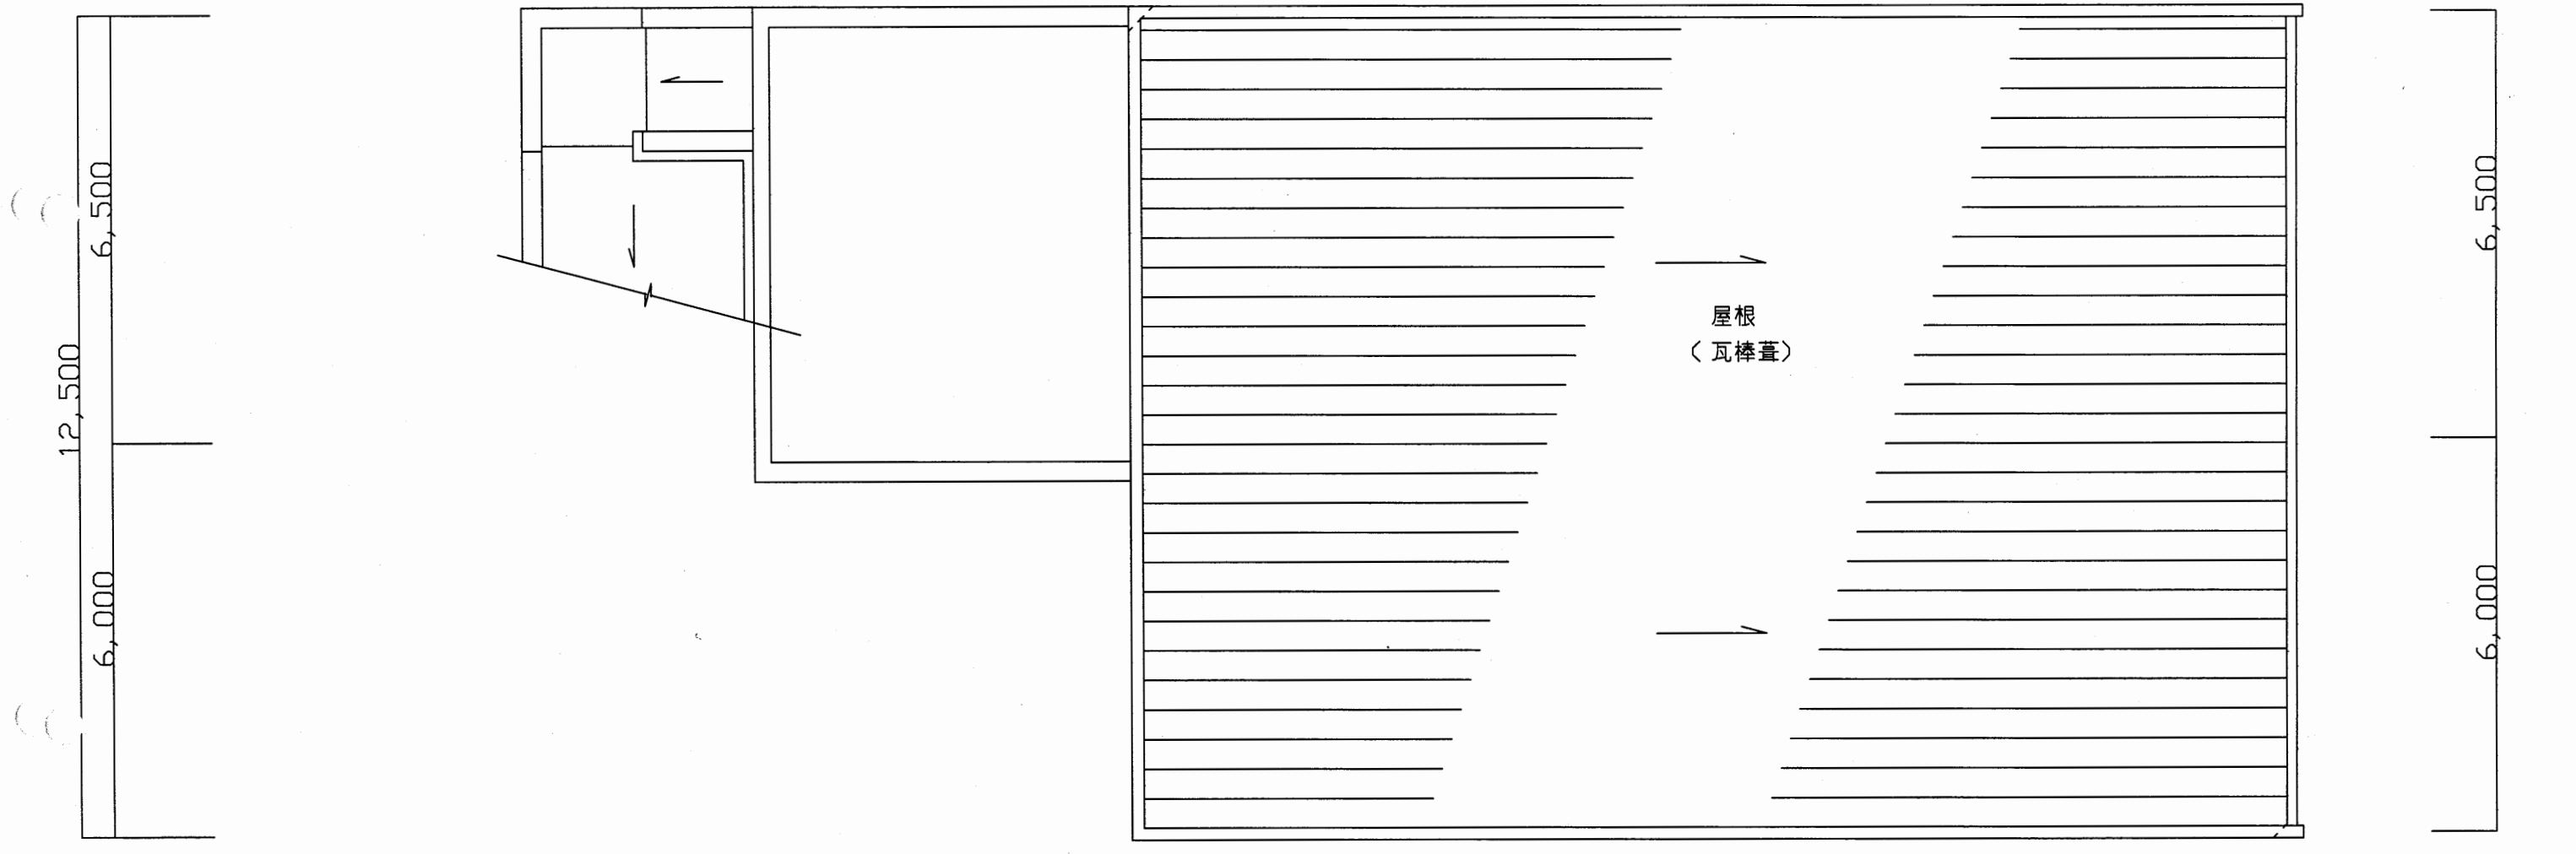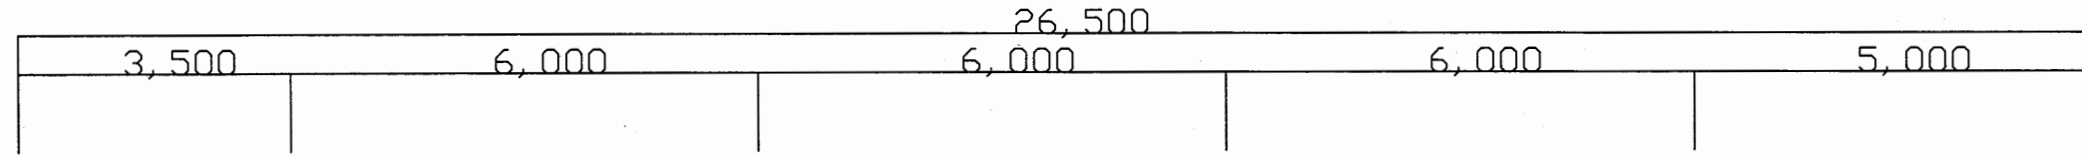

屋階伏図 S=1/100

逸見行政C

工事名	追浜行政センターほか9か所建築基準法第12条定期点検業務委託			設計者資格 氏名	級建築士登録第 号			課長	主査等	担当者	横須賀市 財政部 FM推進課
図面名称	屋根伏図	図番		縮尺	1:100	作図	平成 年 月 日				

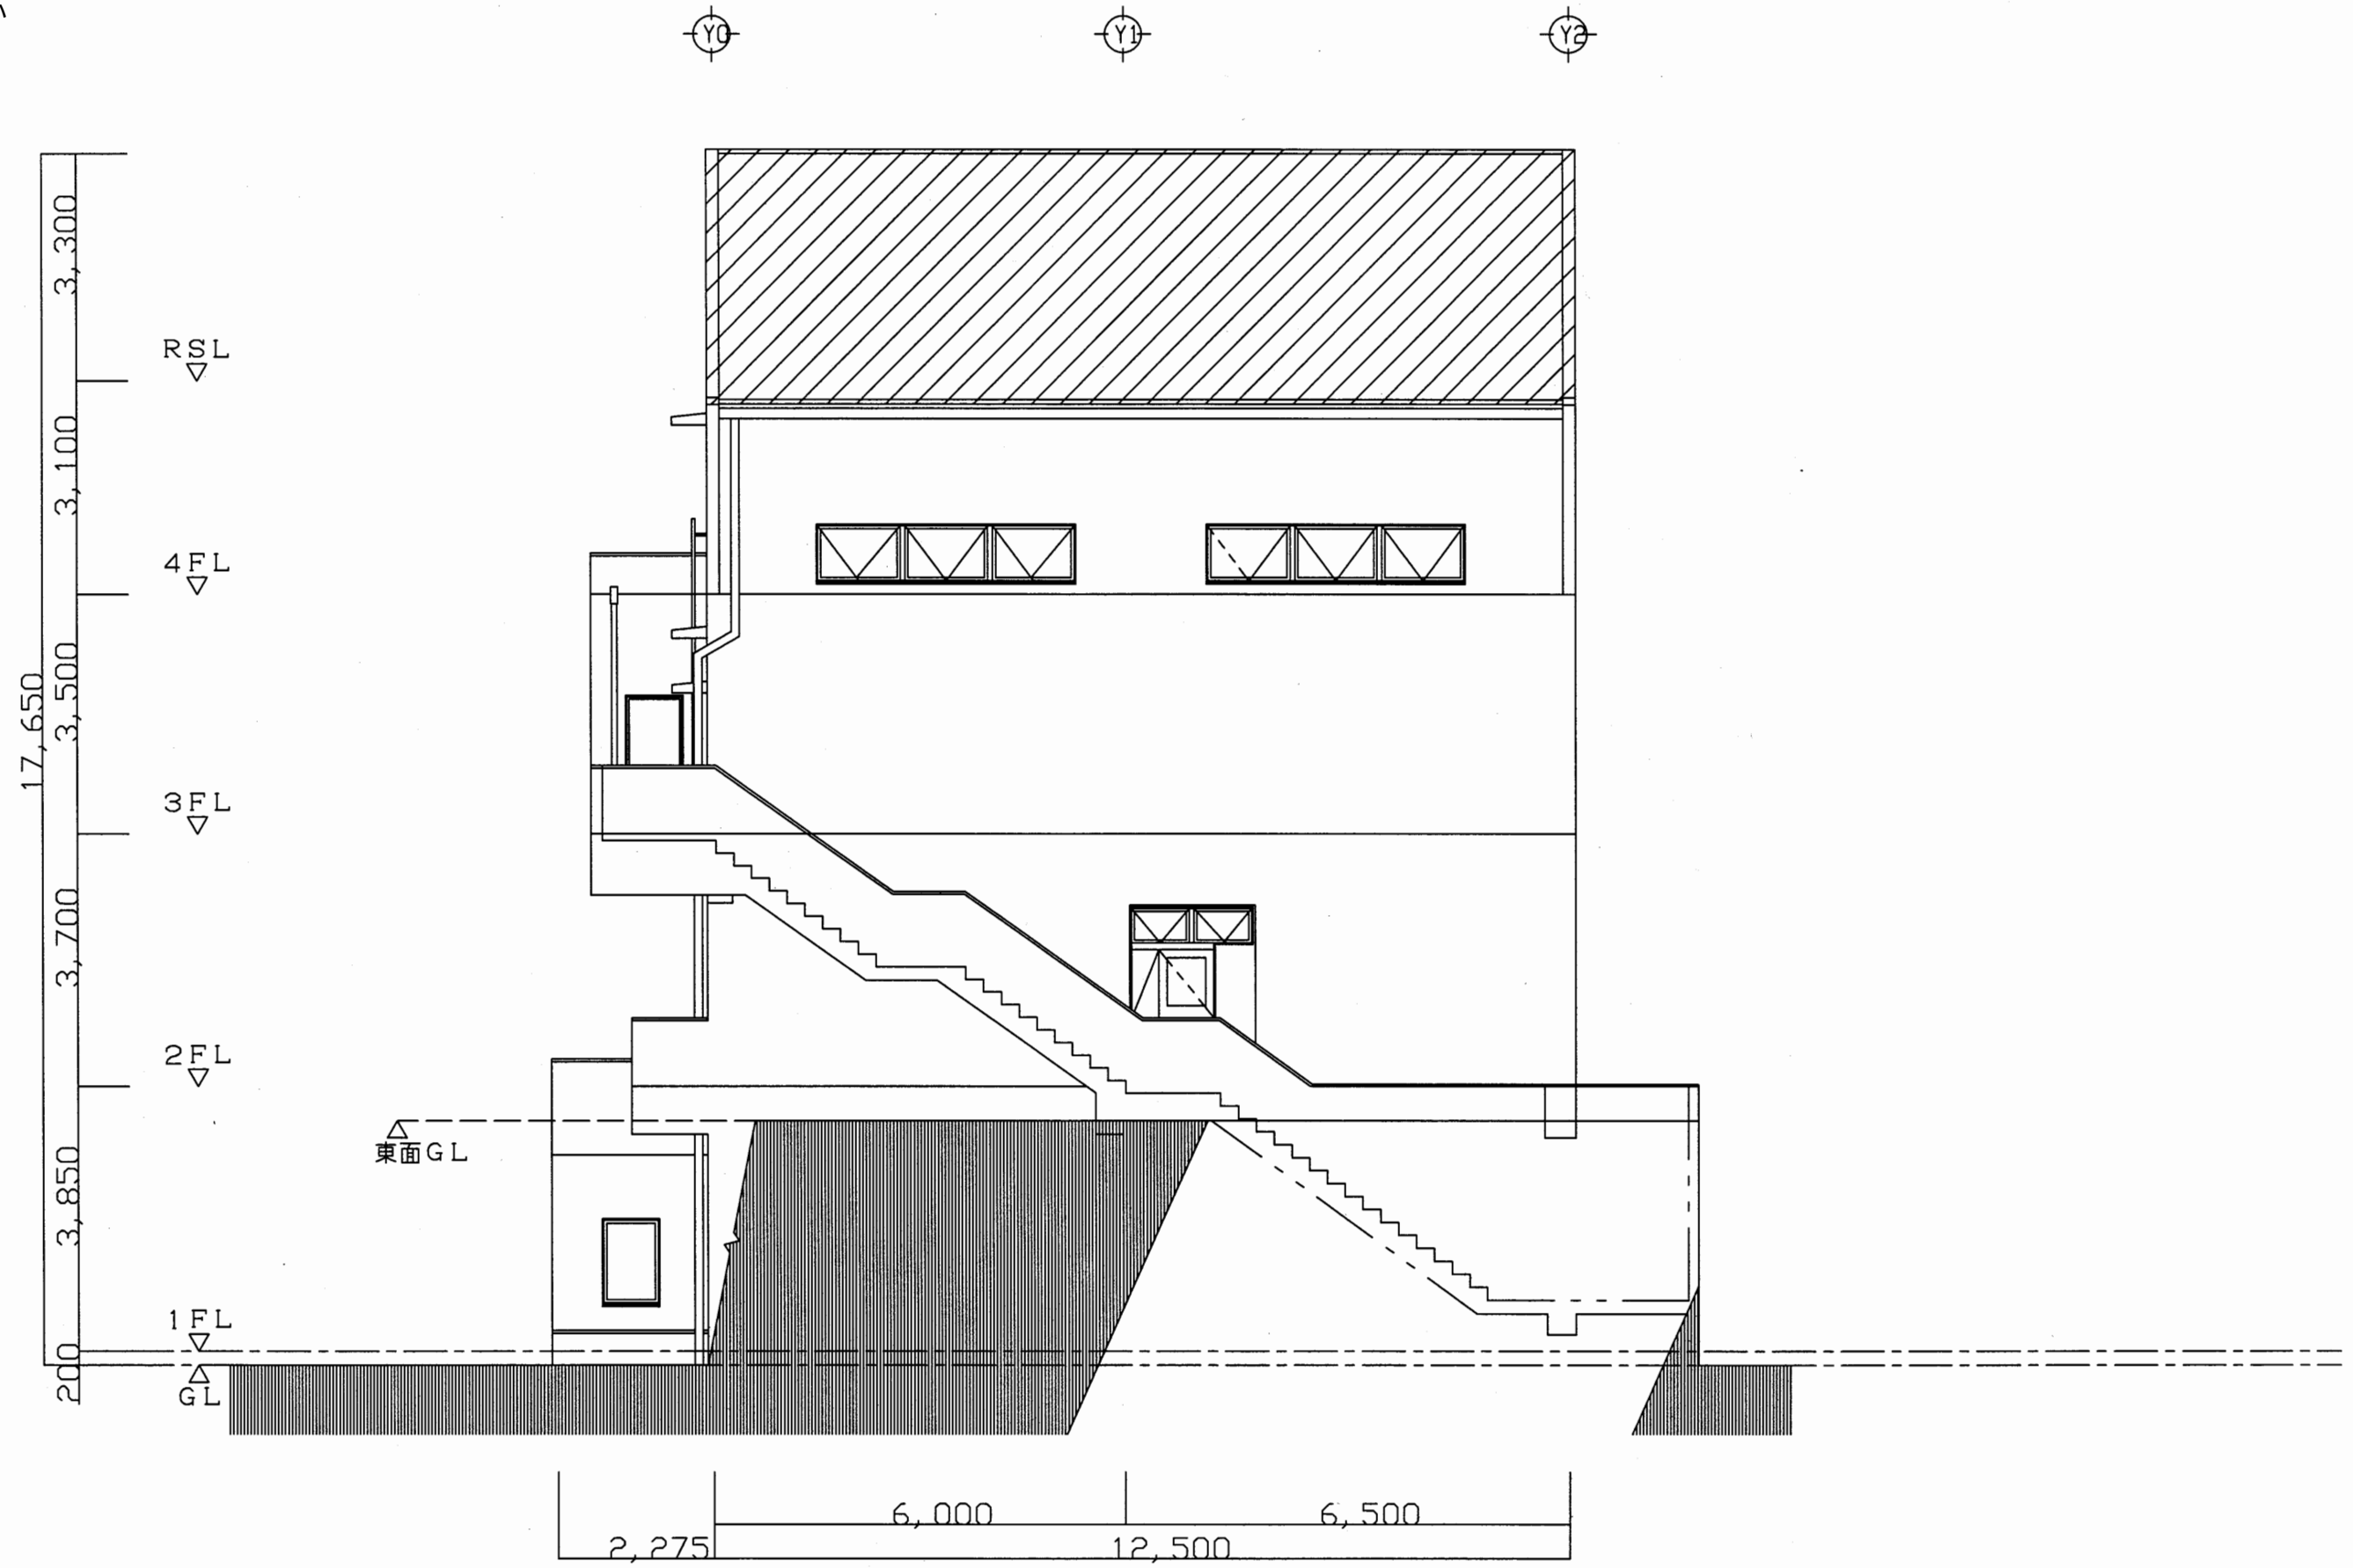


東側立面図 S=1/100

逸見行政C

工事名	追浜行政センターほか9か所建築基準法第12条定期点検業務委託			設計者資格 氏名	級建築士登録第 号		課長	主査等	担当者	横須賀市 財政部 FM推進課
図面名称	東側立面図	図番		縮尺	1:100	作図	平成 年 月 日			

A3 A4縮小

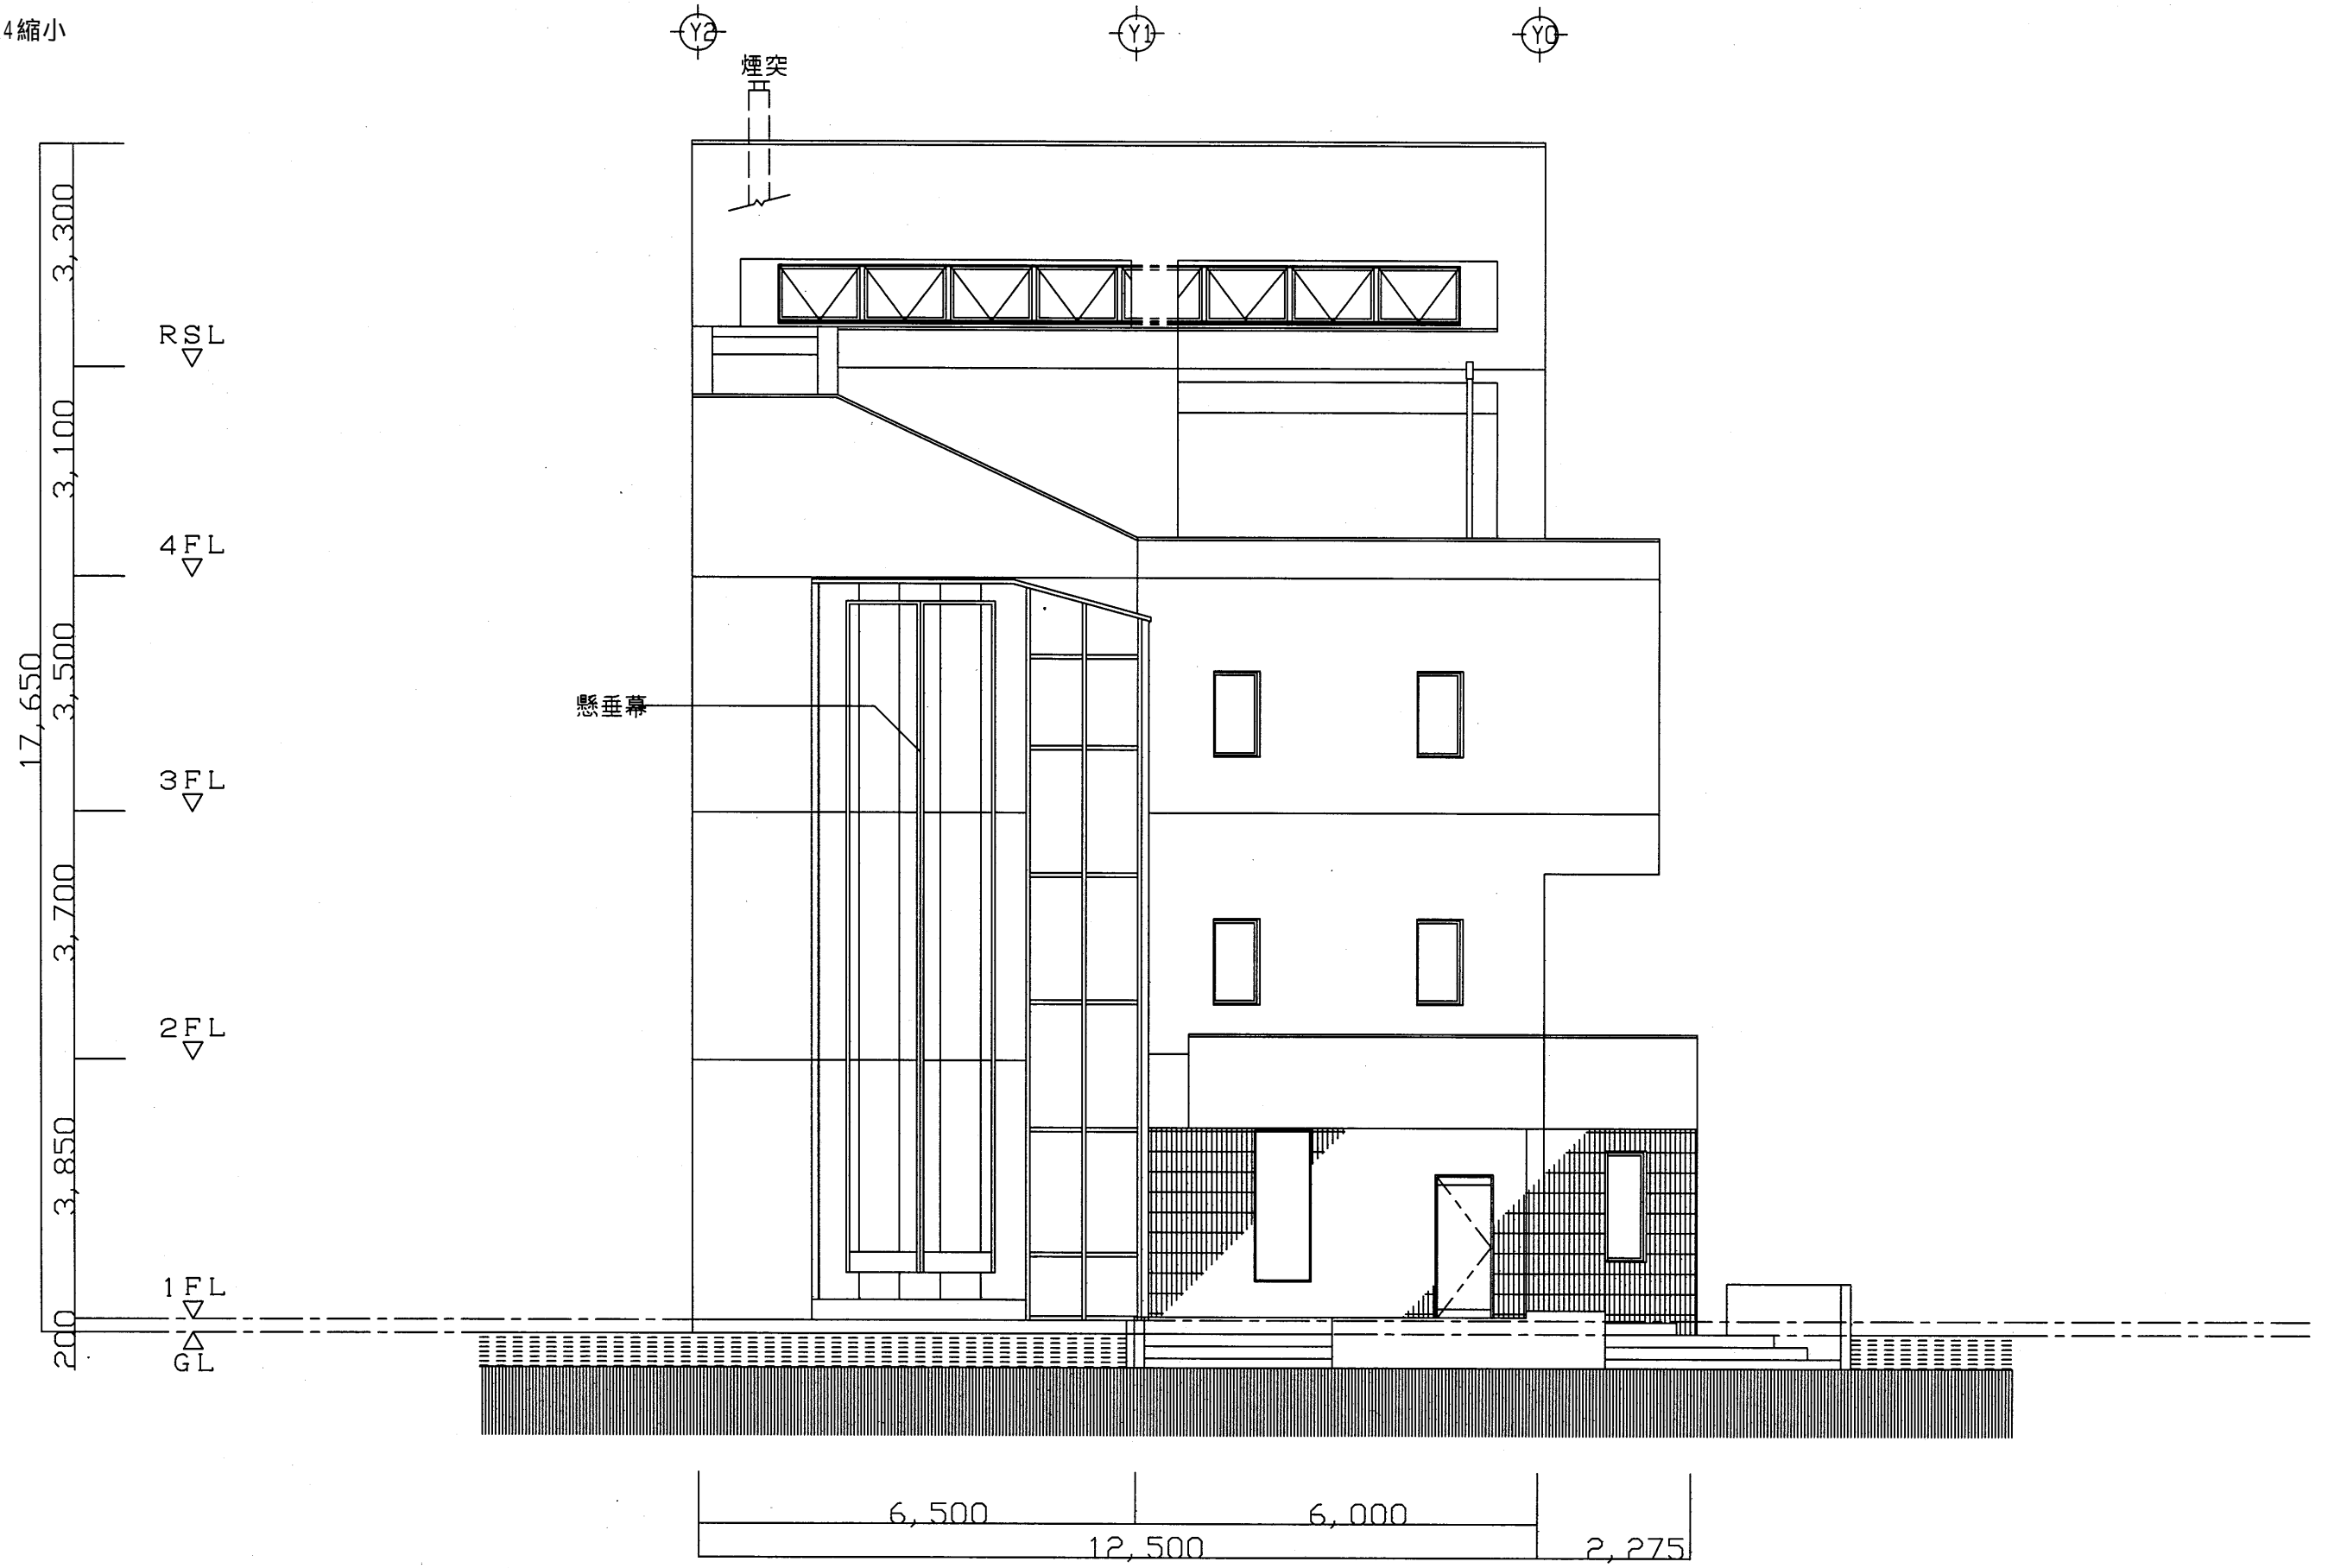

西側立面図 S=1/100


逸見行政C

工事名	追浜行政センターほか9か所建築基準法第12条定期点検業務委託		設計者資格 氏名	級建築士登録第 号		課長	主査等	担当者	横須賀市 財政部 FM推進課
図面名称	西側立面図	図番	縮尺	1:100	作図	平成 年 月 日			

A3 A4縮小



ア行類 X2

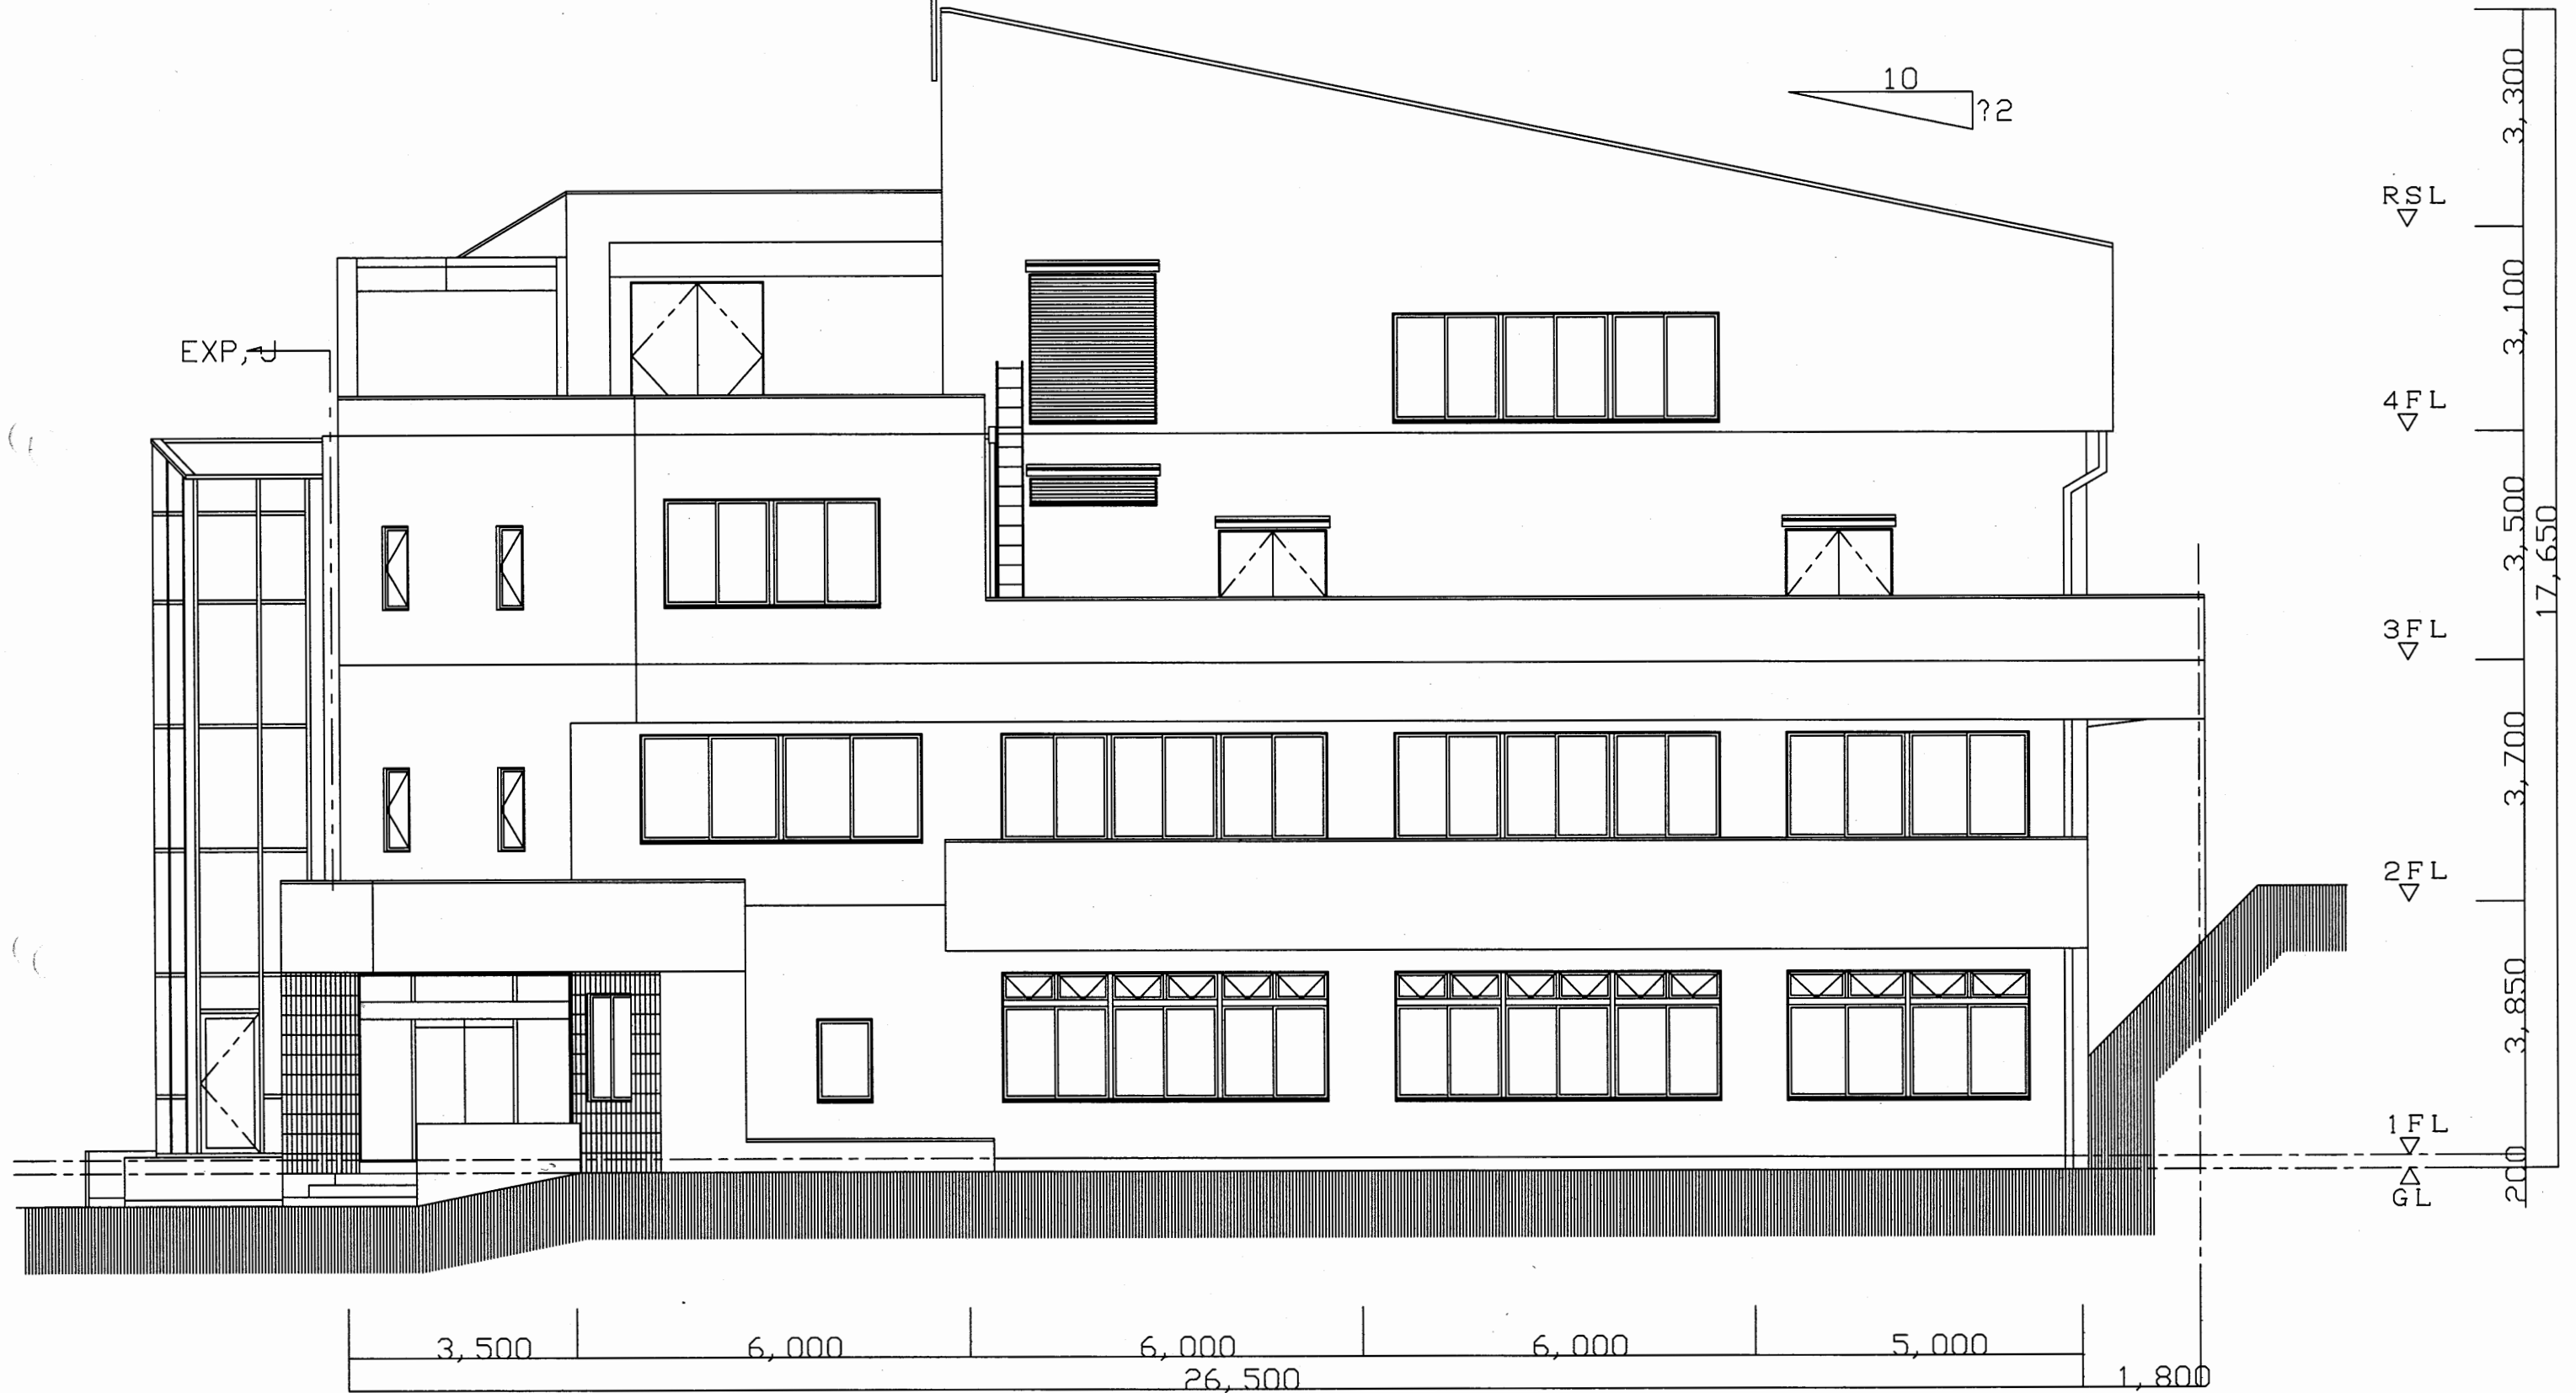


南側立面図 S=1/100

逸見行政C

工事名	追浜行政センターほか9か所建築基準法第12条定期点検業務委託			設計者資格 氏名	級建築士登録第 号		課長	主査等	担当者	横須賀市 財政部 FM推進課
図面名称	南側立面図	図番	縮尺	1:100	作図	平成 年 月 日				

A3 A4縮小

X5 X4 X3 X2 X1 X0




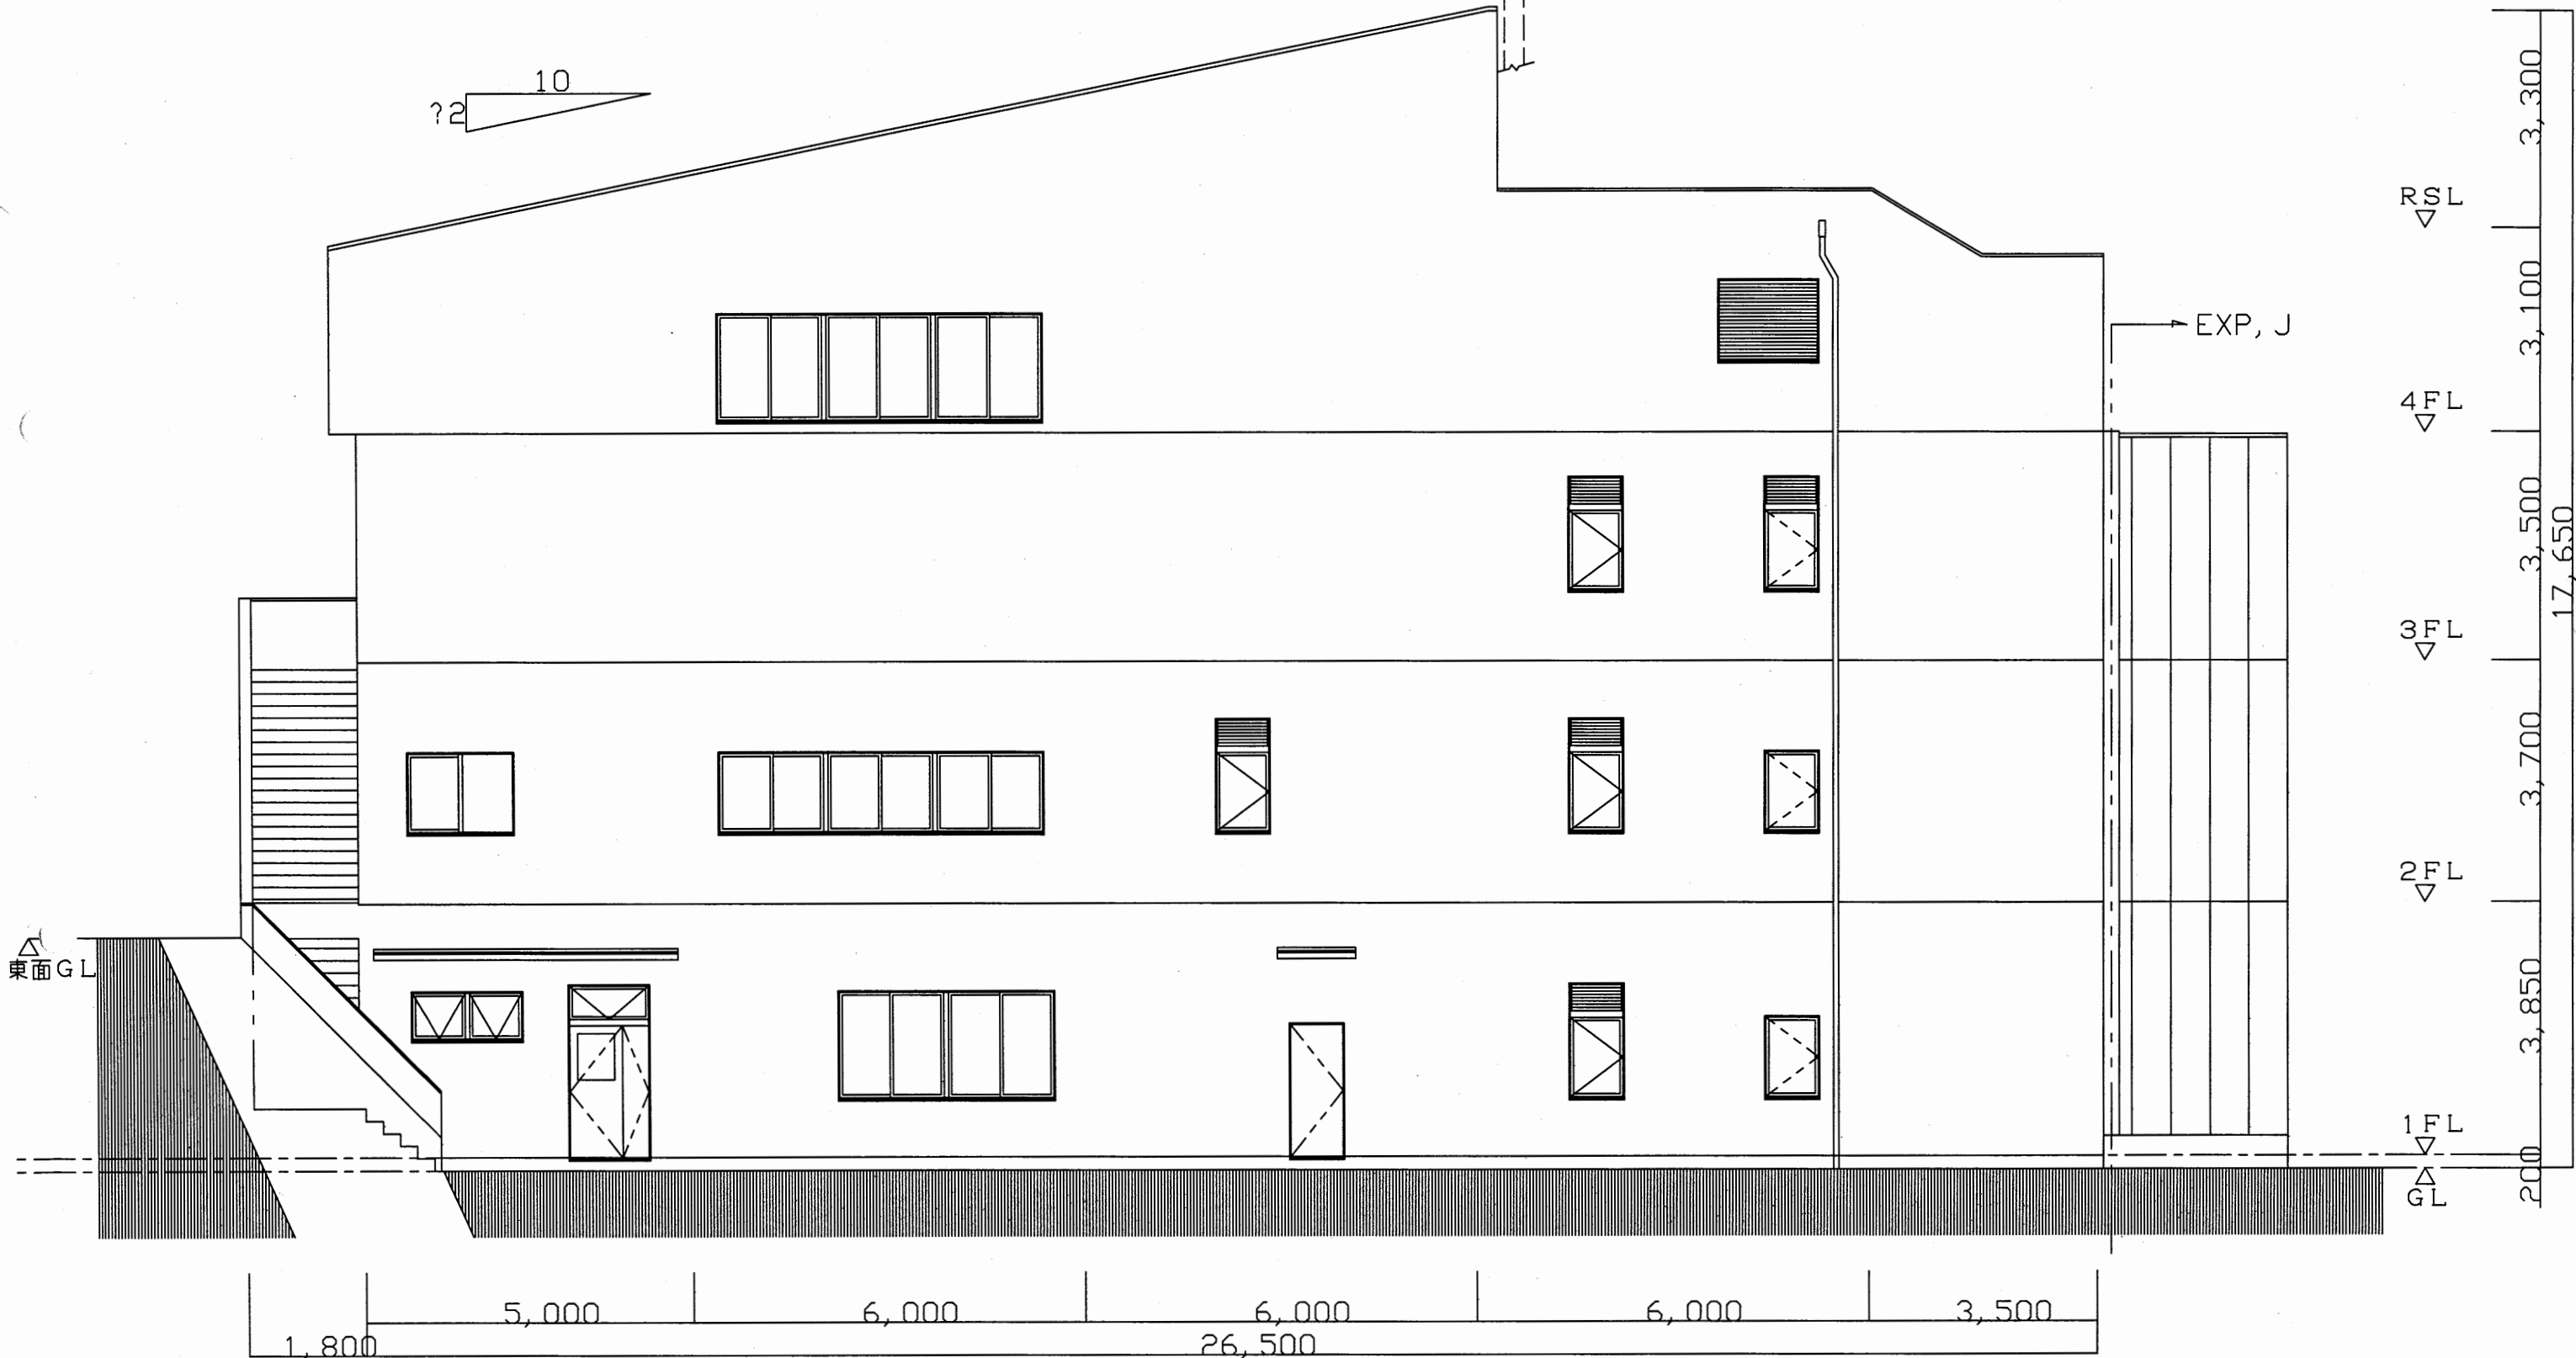


北側立面図 S=1/100

逸見行政C

工事名	追浜行政センターほか9か所建築基準法第12条定期点検業務委託			設計者資格 氏名	級建築士登録第 号			課長	主査等	担当者	横須賀市 財政部 FM推進課
図面名称	北側立面図	図番		縮尺	1:100	作図	平成 年 月 日				




A3 A4縮小

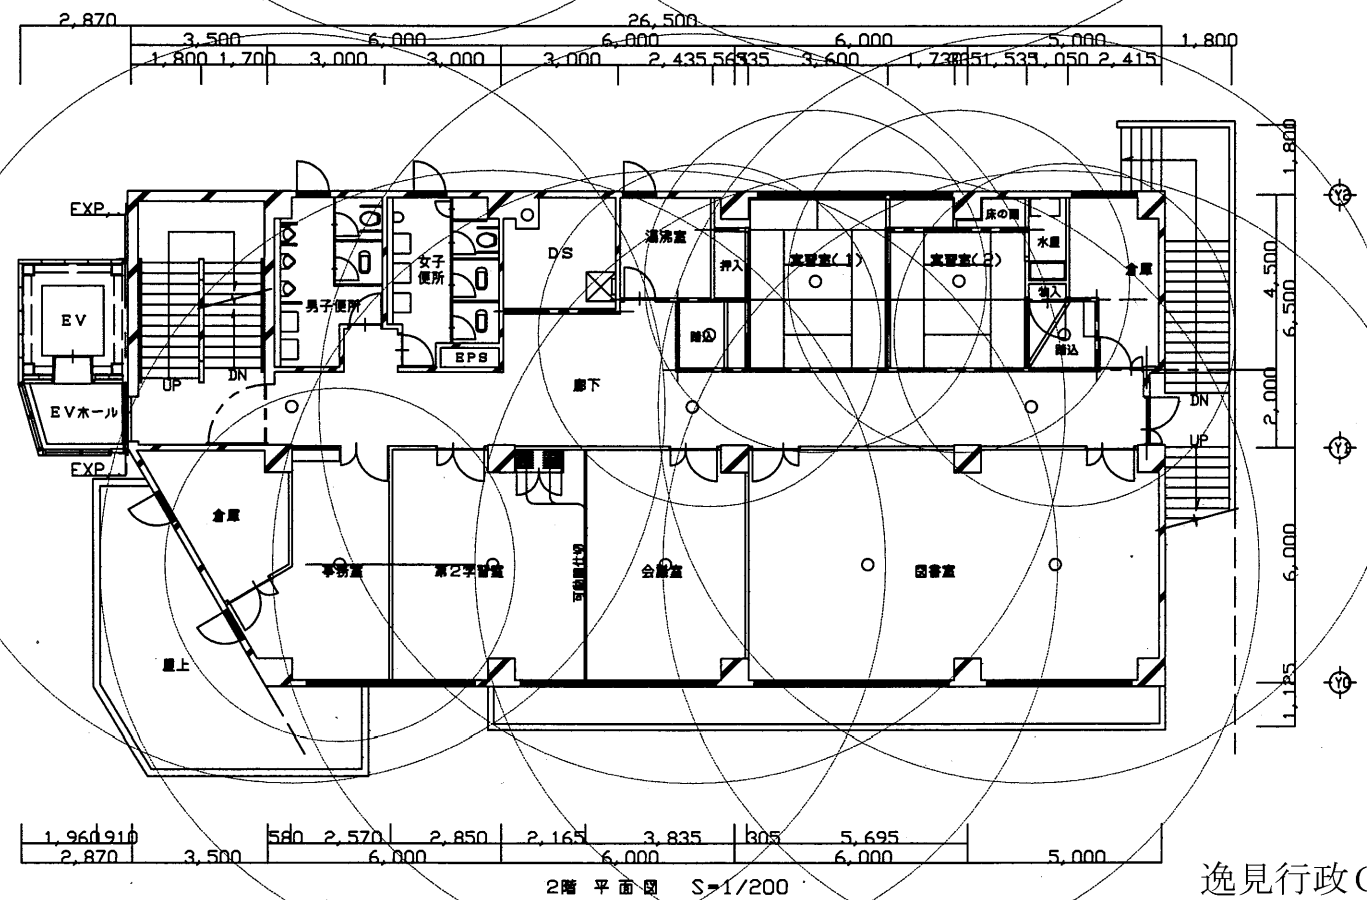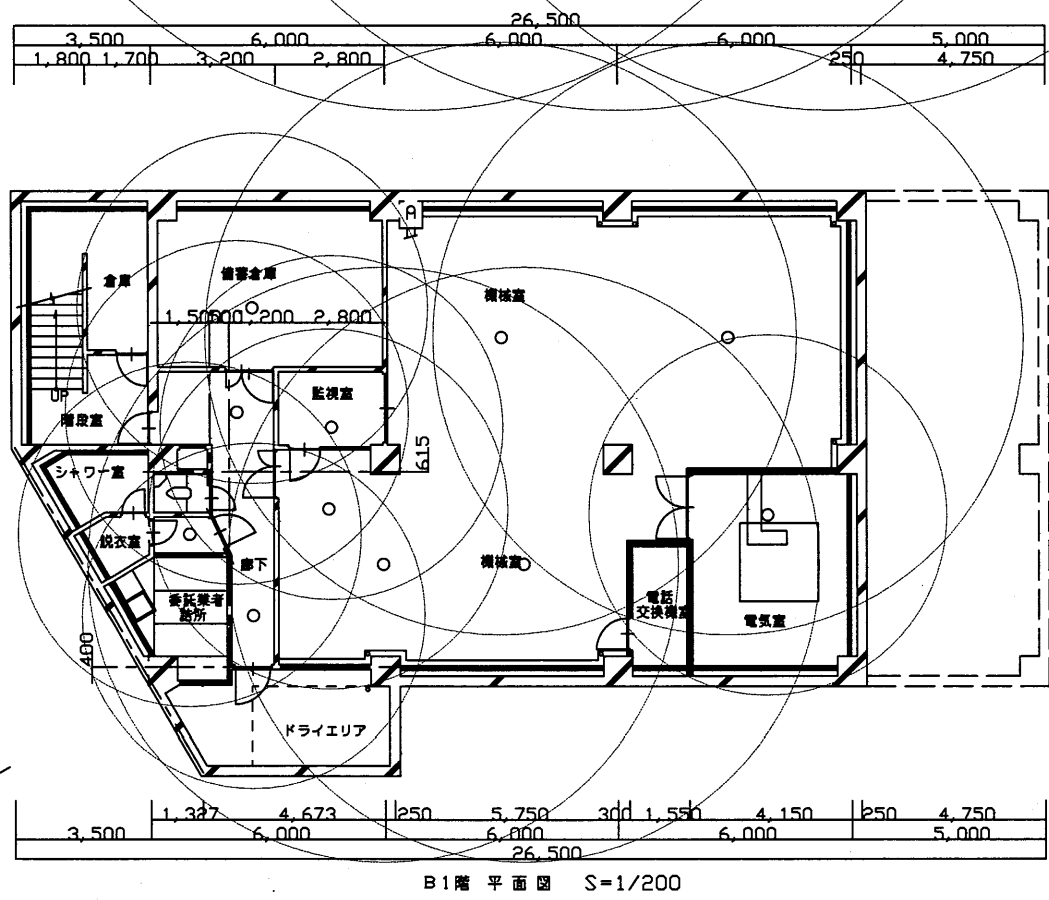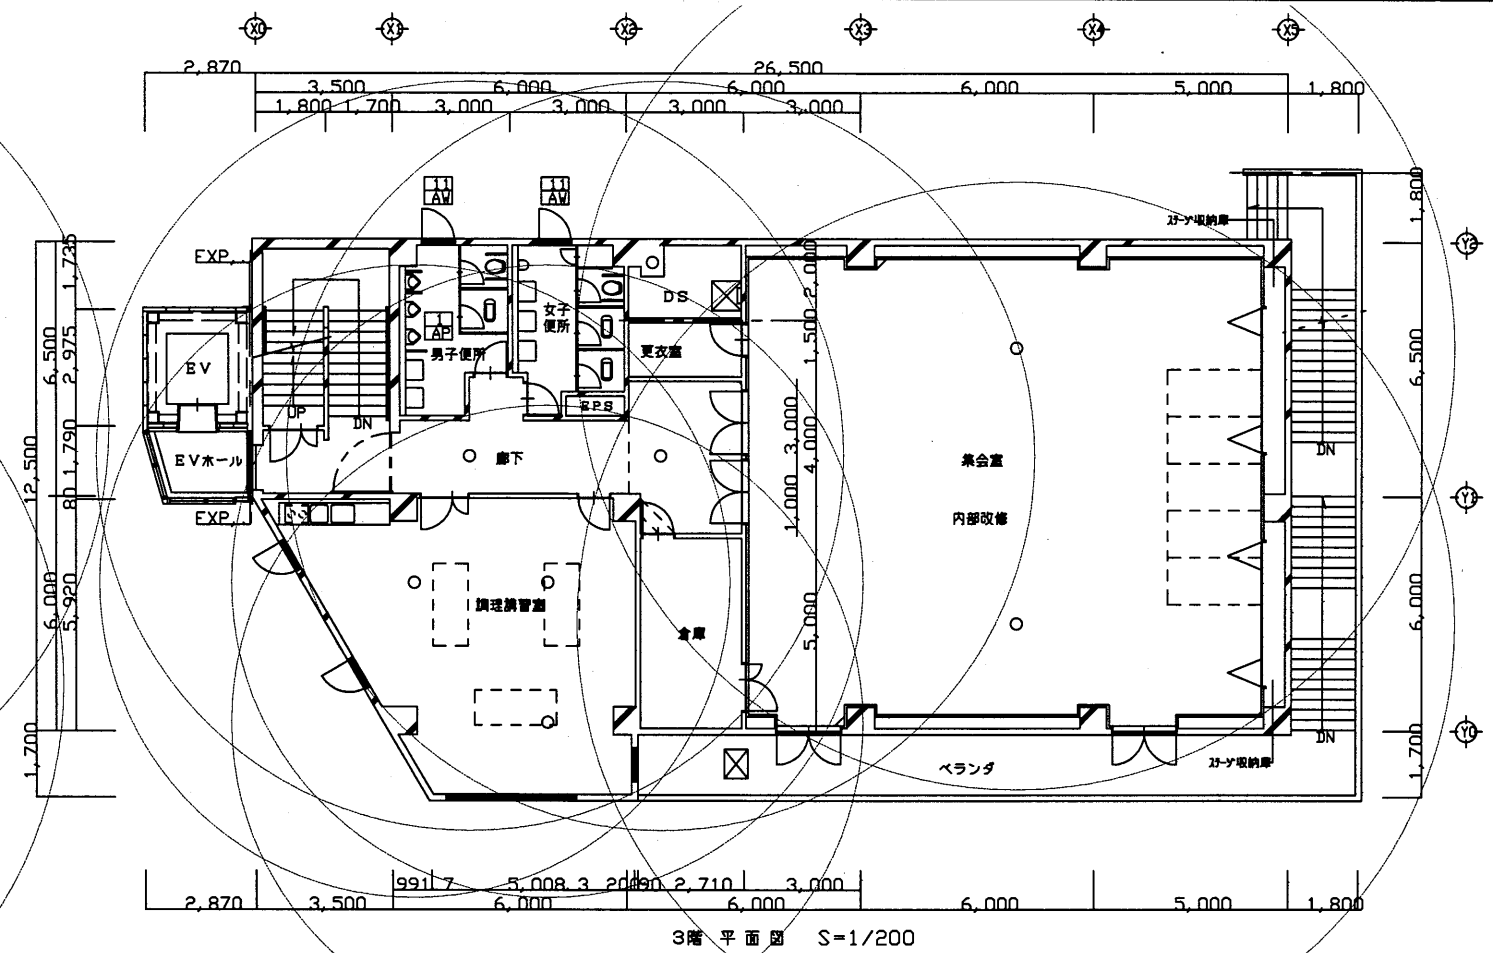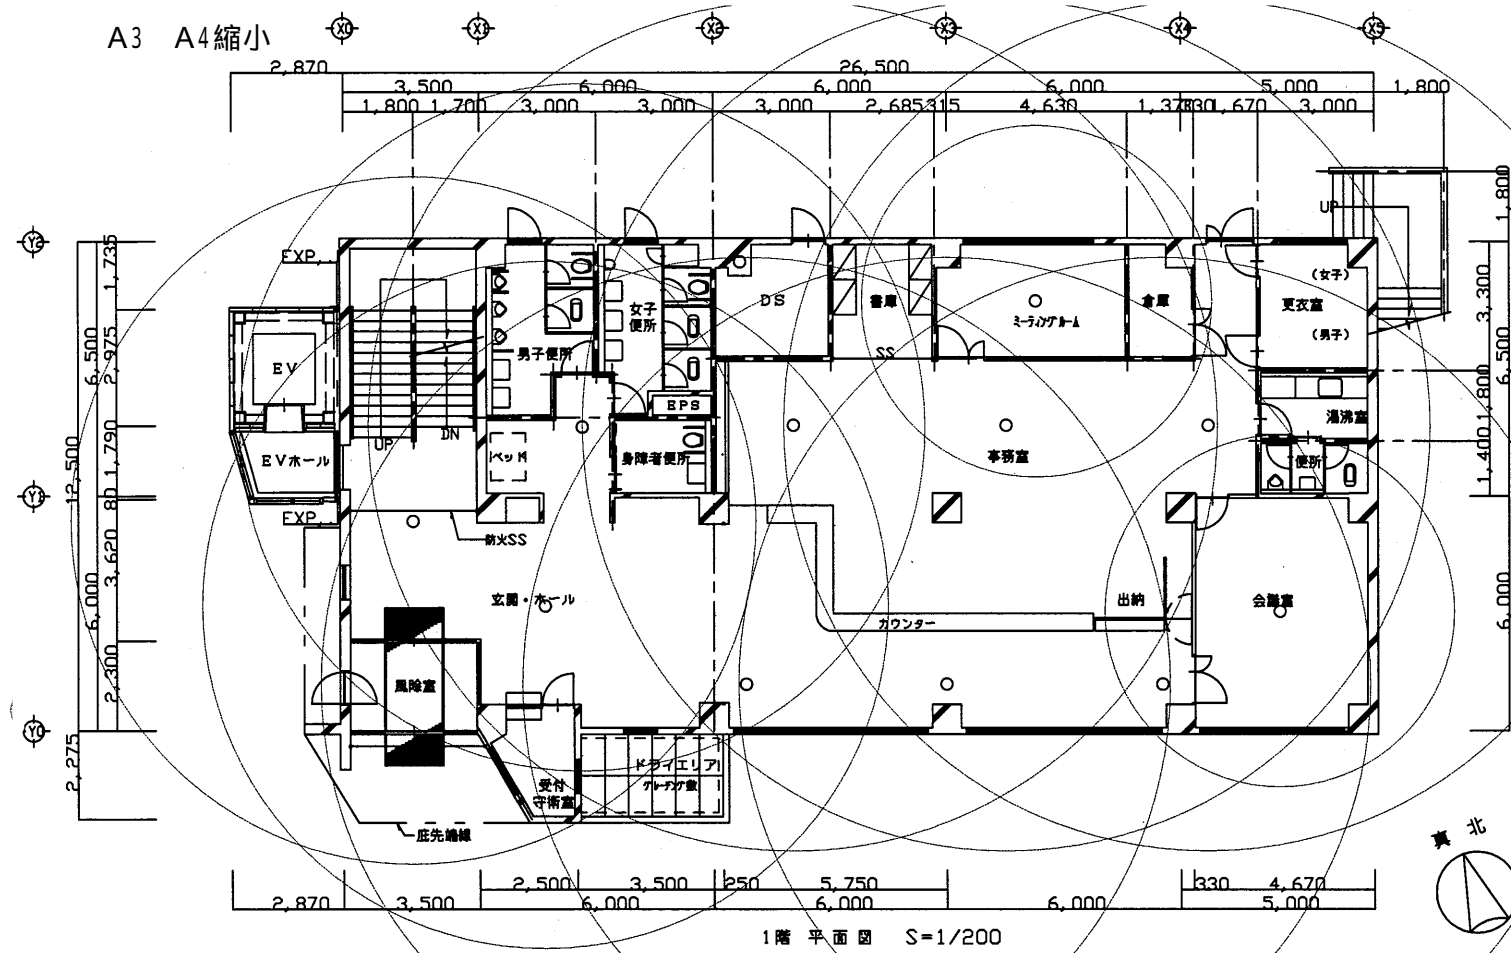




逸見行政C

工事名	追浜行政センターほか9か所建築基準法第12条定期点検業務委託			設計者資格 氏名	級建築士登録第 号		課長	主査等	担当者	横須賀市 財政部 FM推進課	
図面名称	非常用照明	図番	縮尺	1:200	作図	平成 年 月 日					

 


A3 A4縮小

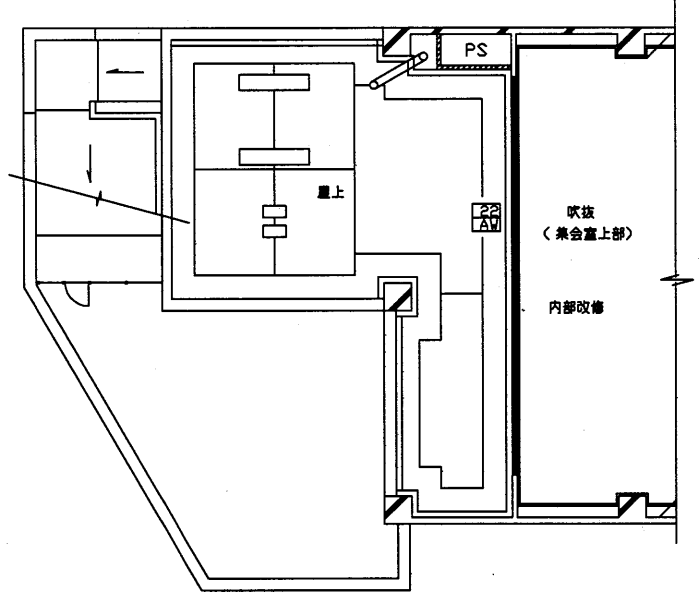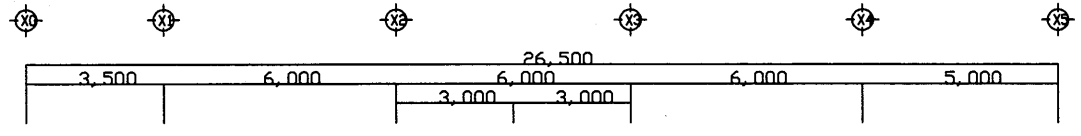

R階平面図 S=1/200

 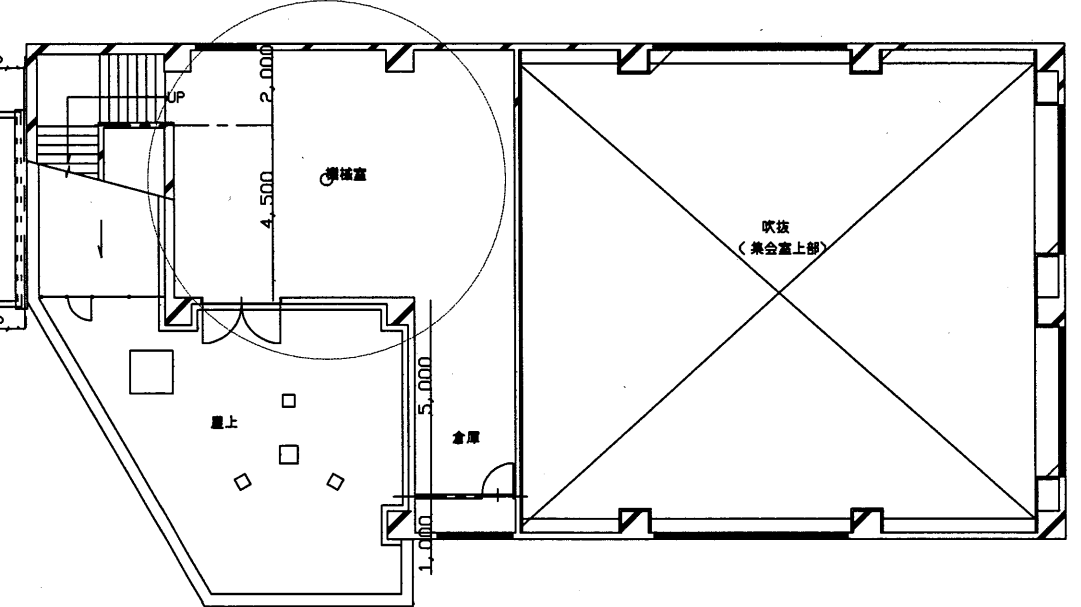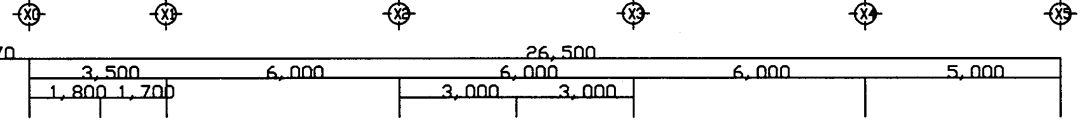

4階平面図 S=1/200

 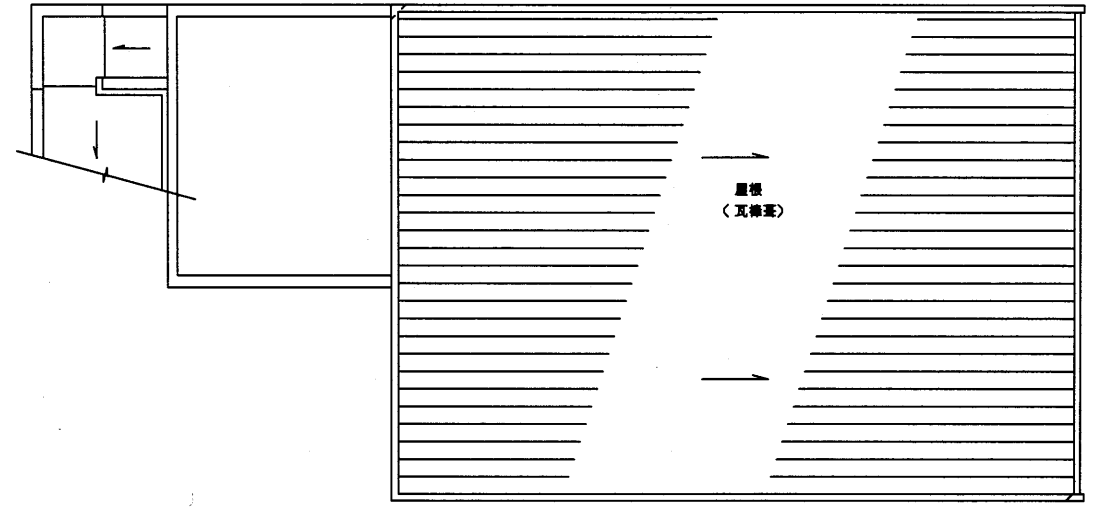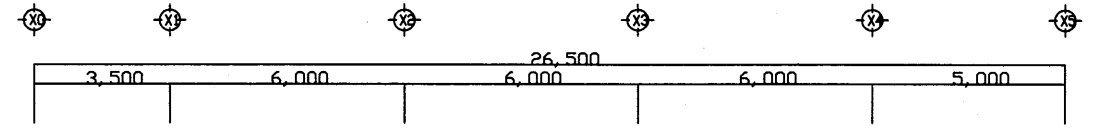


屋根平面図 S=1/200



逸見行政C


工事名	追浜行政センターほか9か所建築基準法第12条定期点検業務委託			設計者資格 氏名	級建築士登録第 号		課長	主査等	担当者	横須賀市 財政部 FM推進課
図面名称	非常用照明	図番	縮尺	1:200	作図	平成 年 月 日				

A3 A4縮小

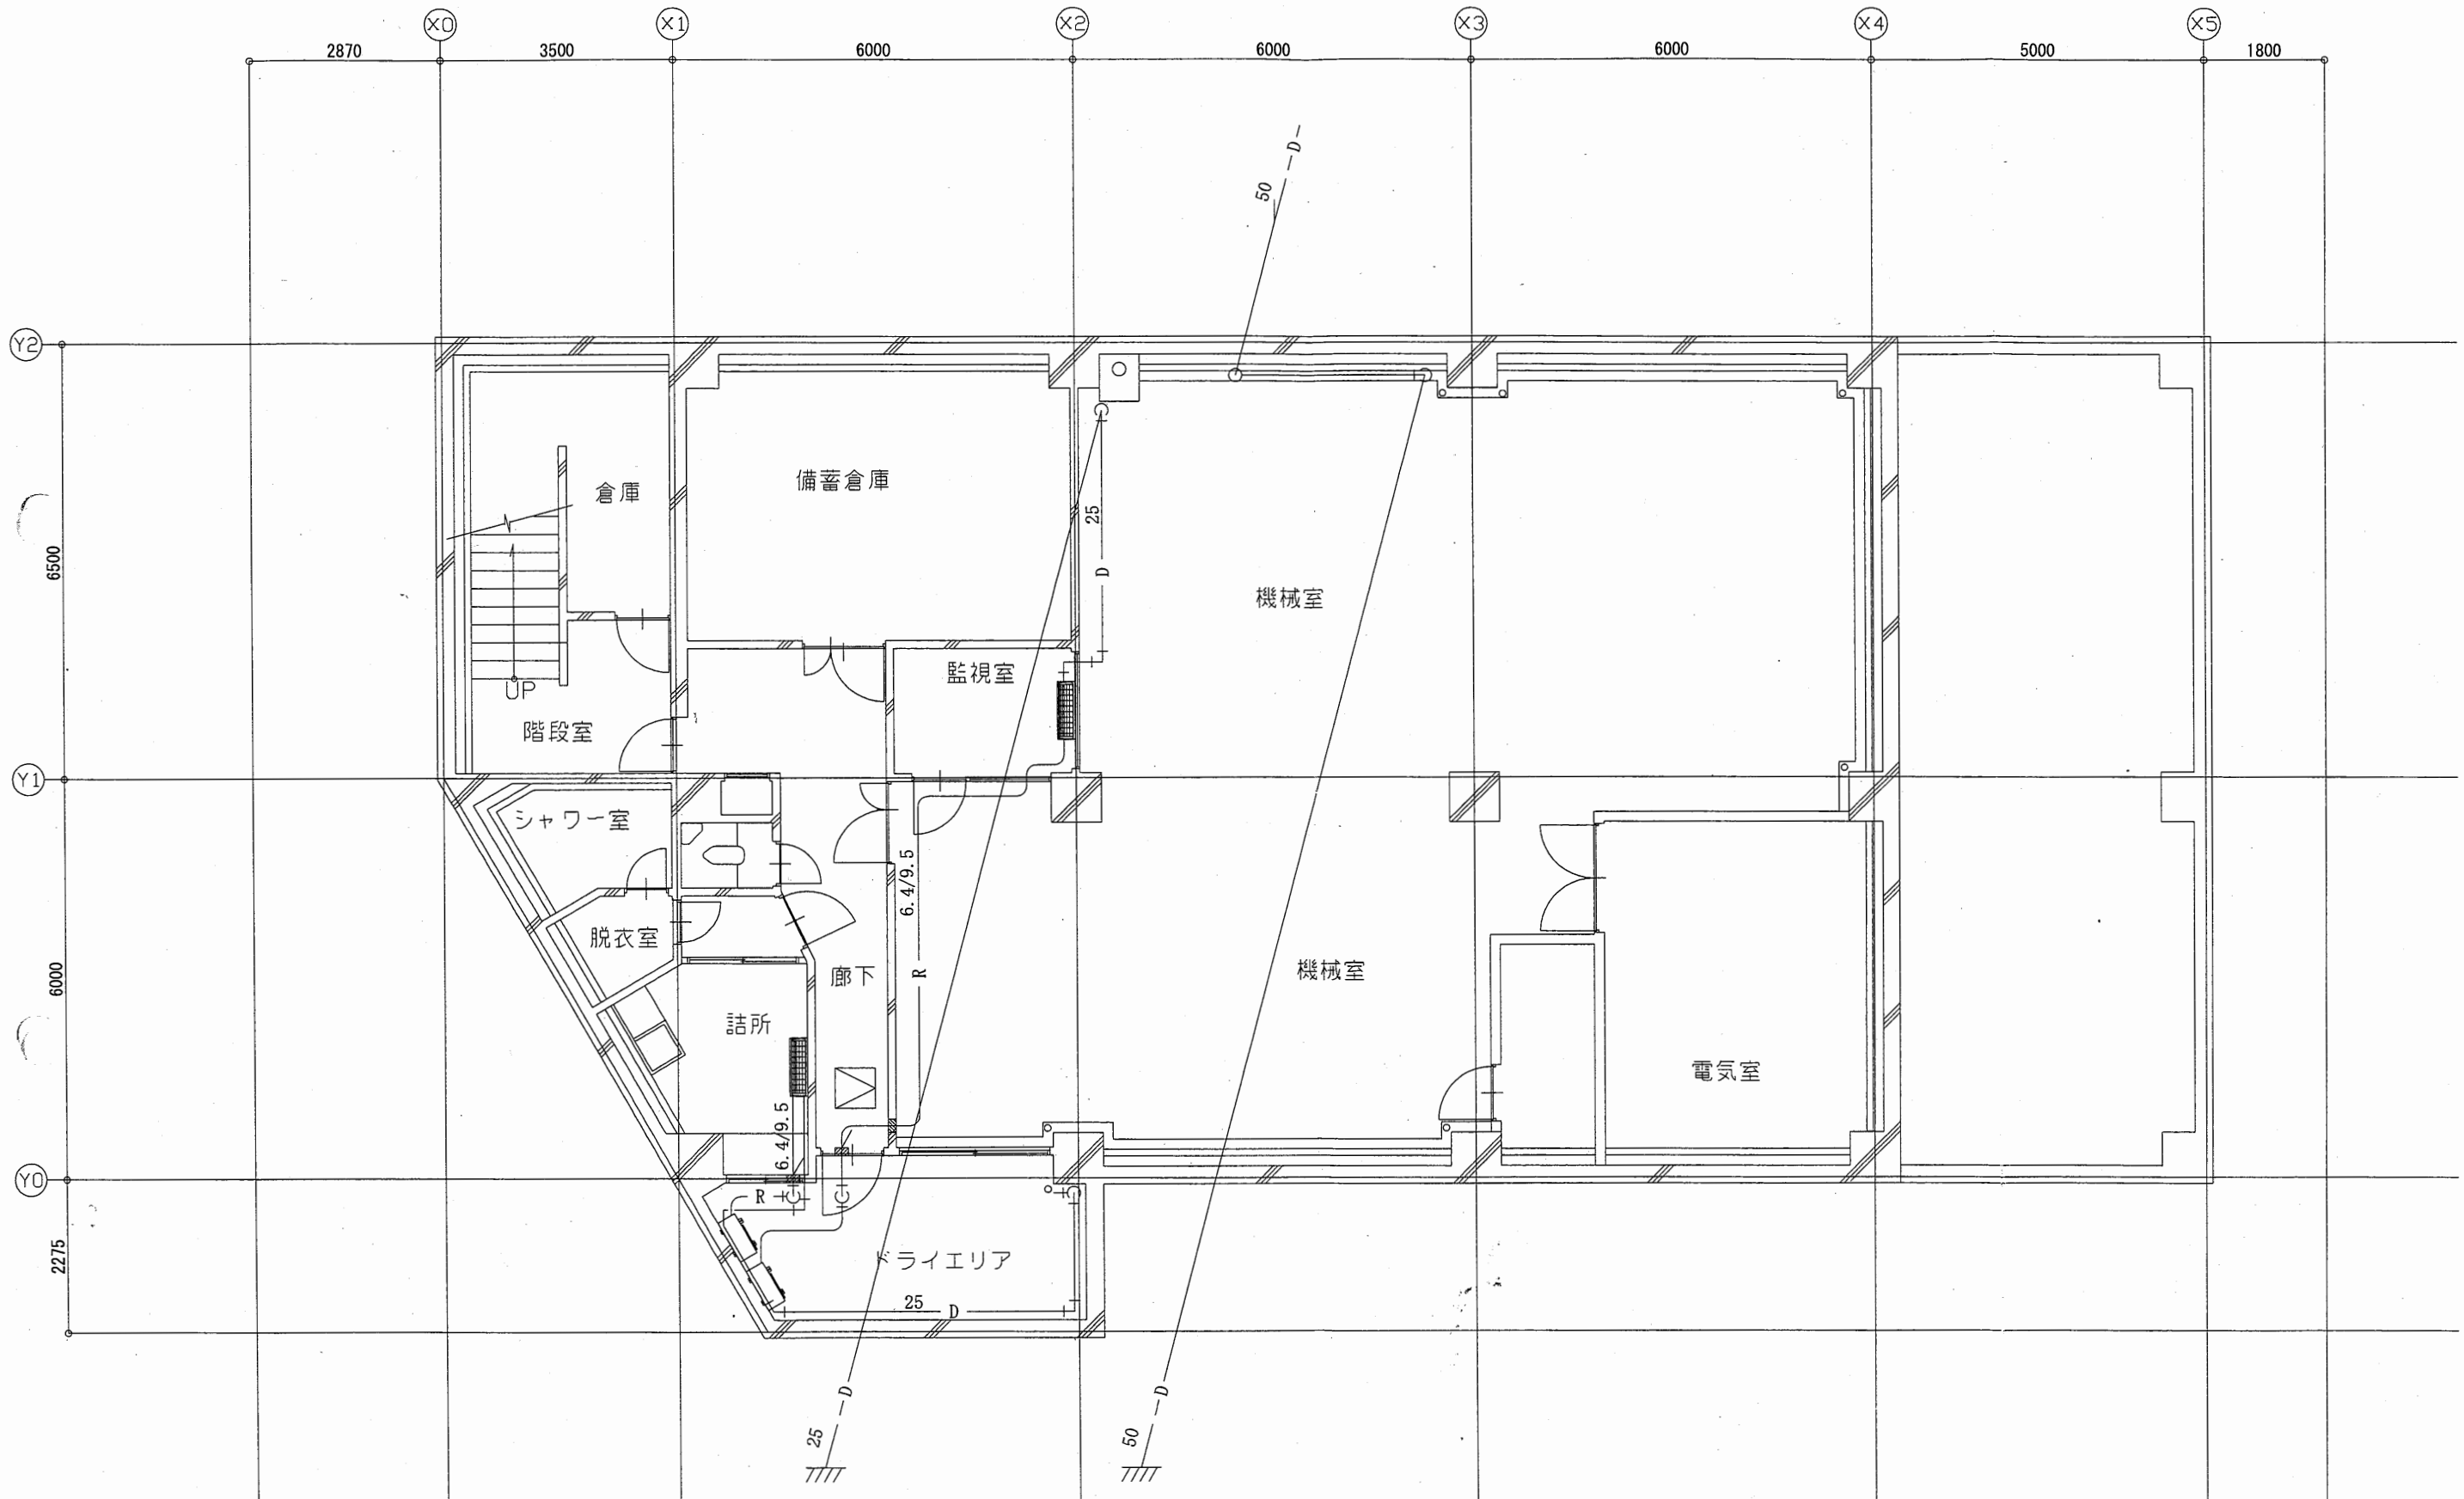


逸見行政C

工事名	追浜行政センターほか9か所建築基準法第12条定期点検業務委託			設計者資格 氏名	級建築士登録第 号			課長	主査等	担当者	横須賀市 財政部 FM推進課
図面名称	B1F空調配管図	図番	縮尺	1:100	作図	平成	年	月	日		

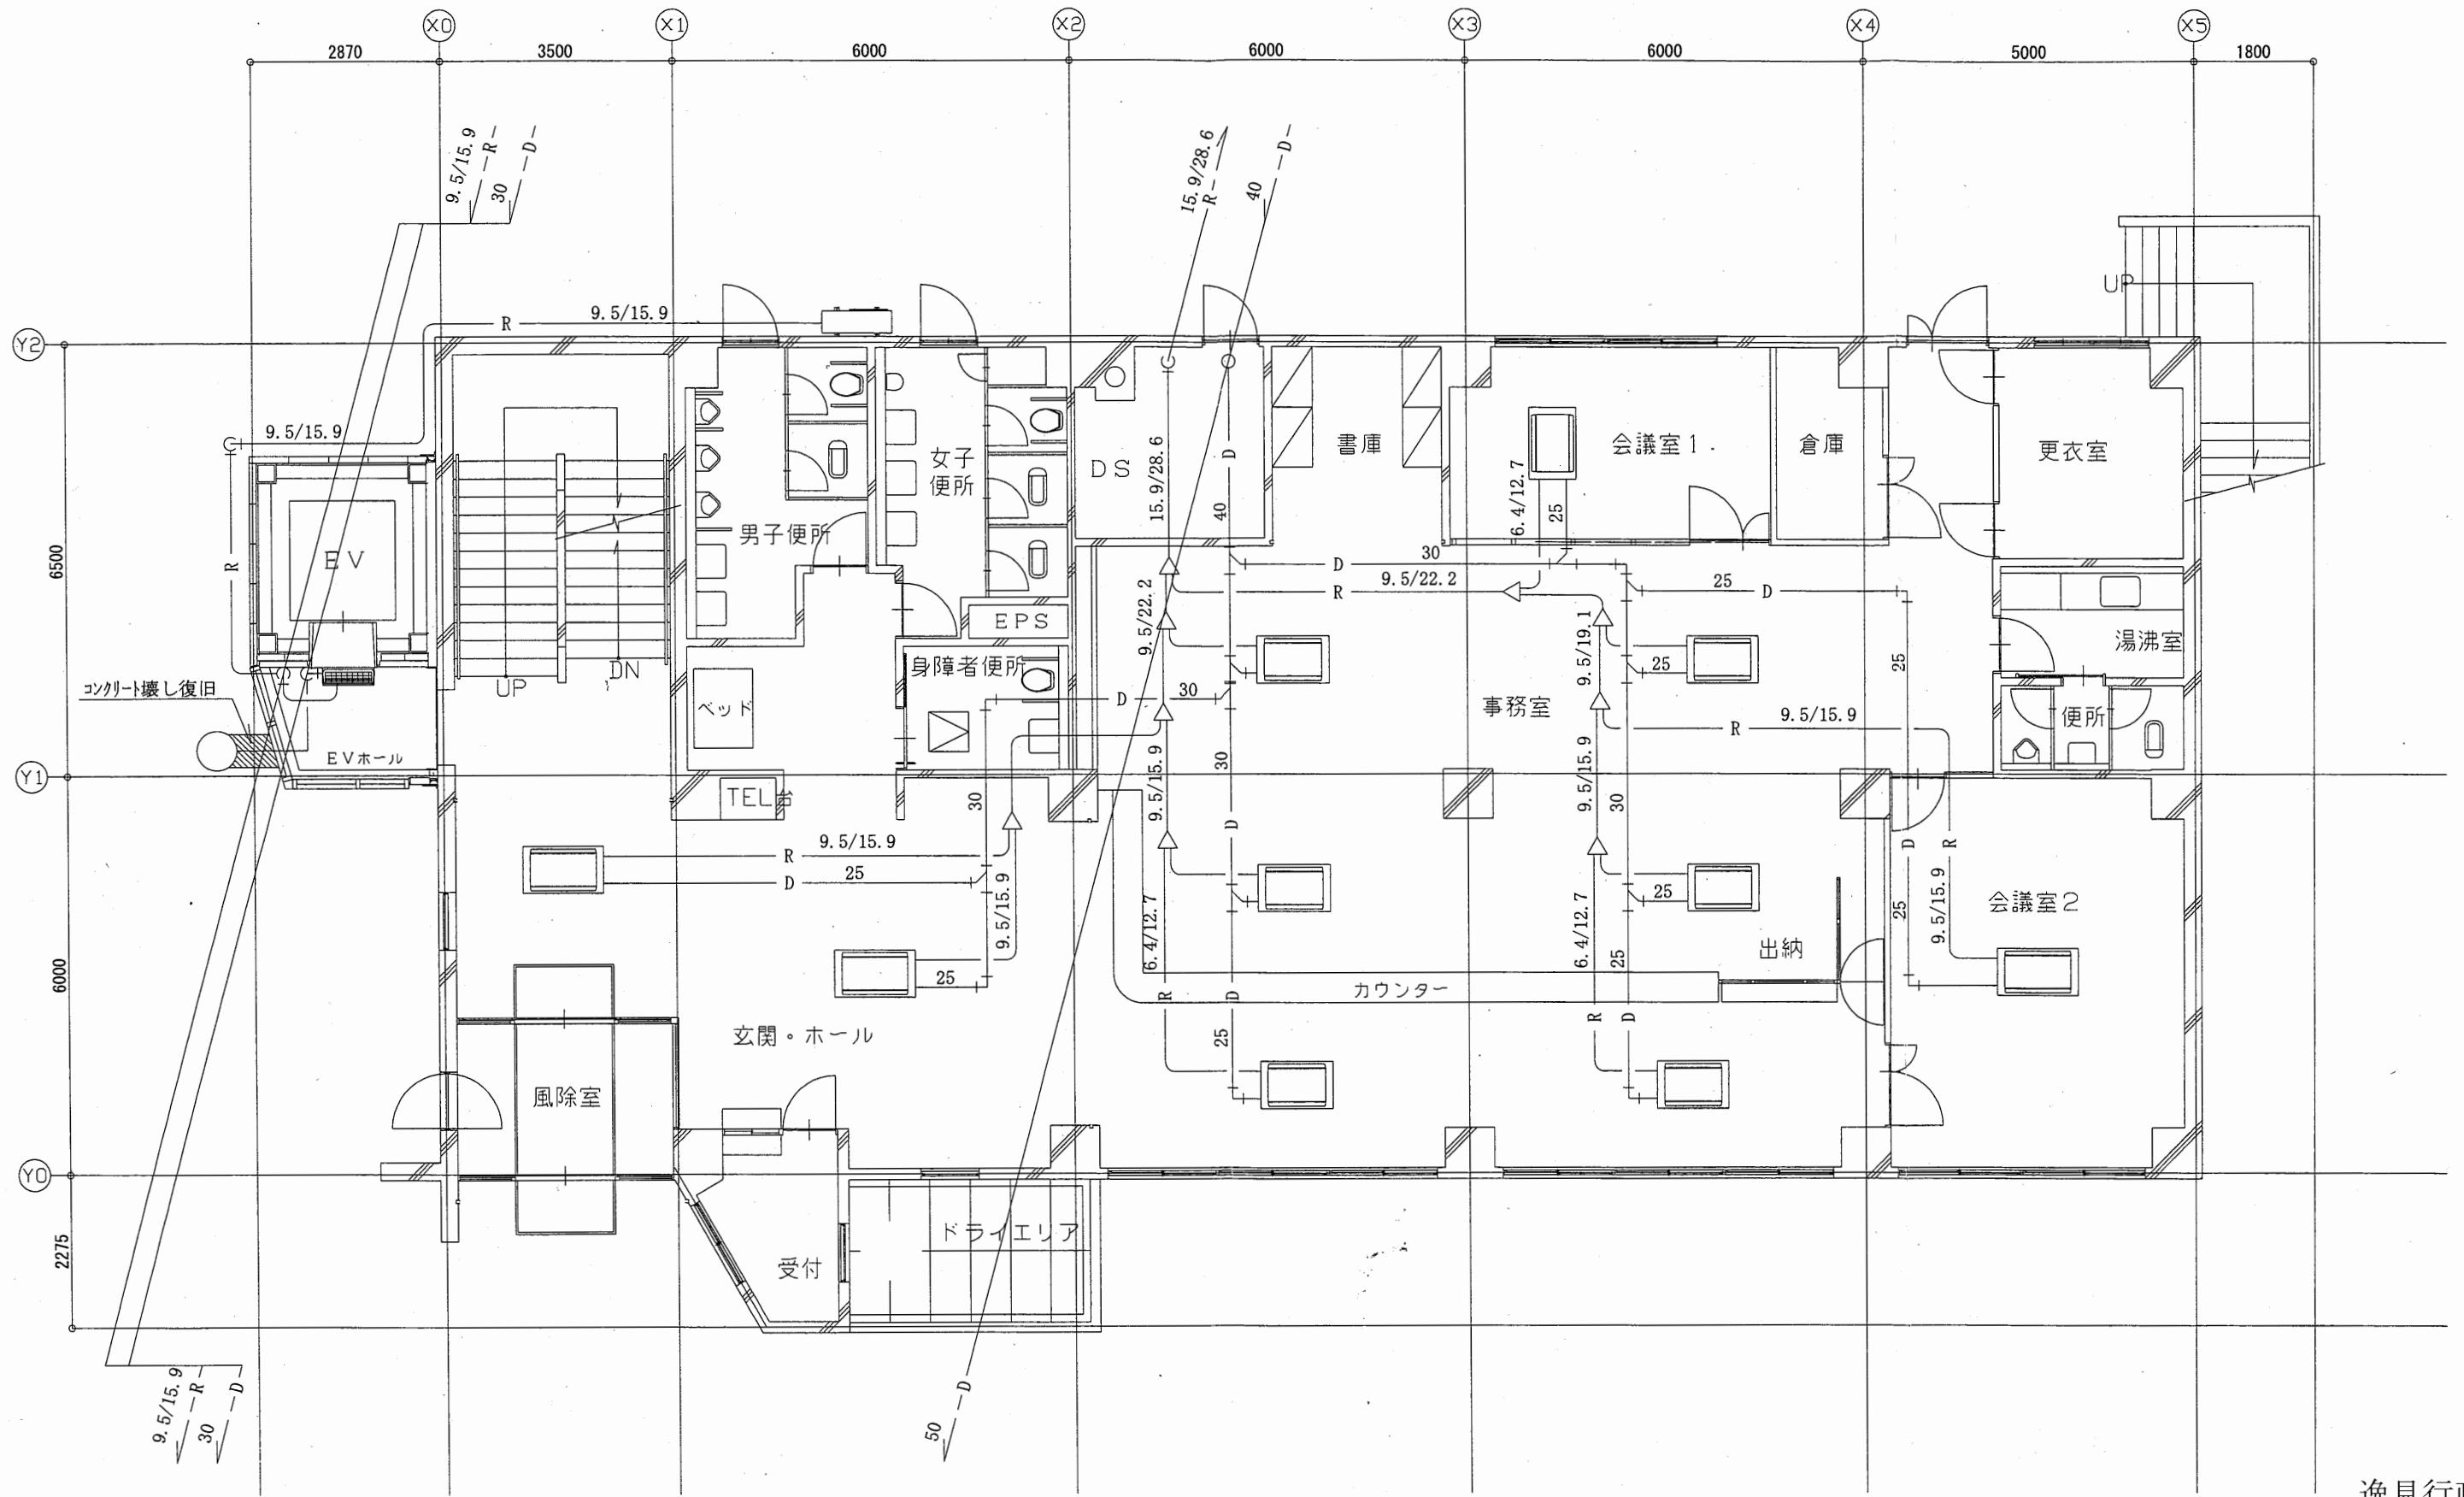


逸見行政C

工事名	追浜行政センターほか9か所建築基準法第12条定期点検業務委託			設計者資格 氏名	級建築士登録第 号			課長	主査等	担当者	横須賀市 財政部 FM推進課
図面名称	1F空調配管図	図番	縮尺	1:100	作図	平成	年	月	日		

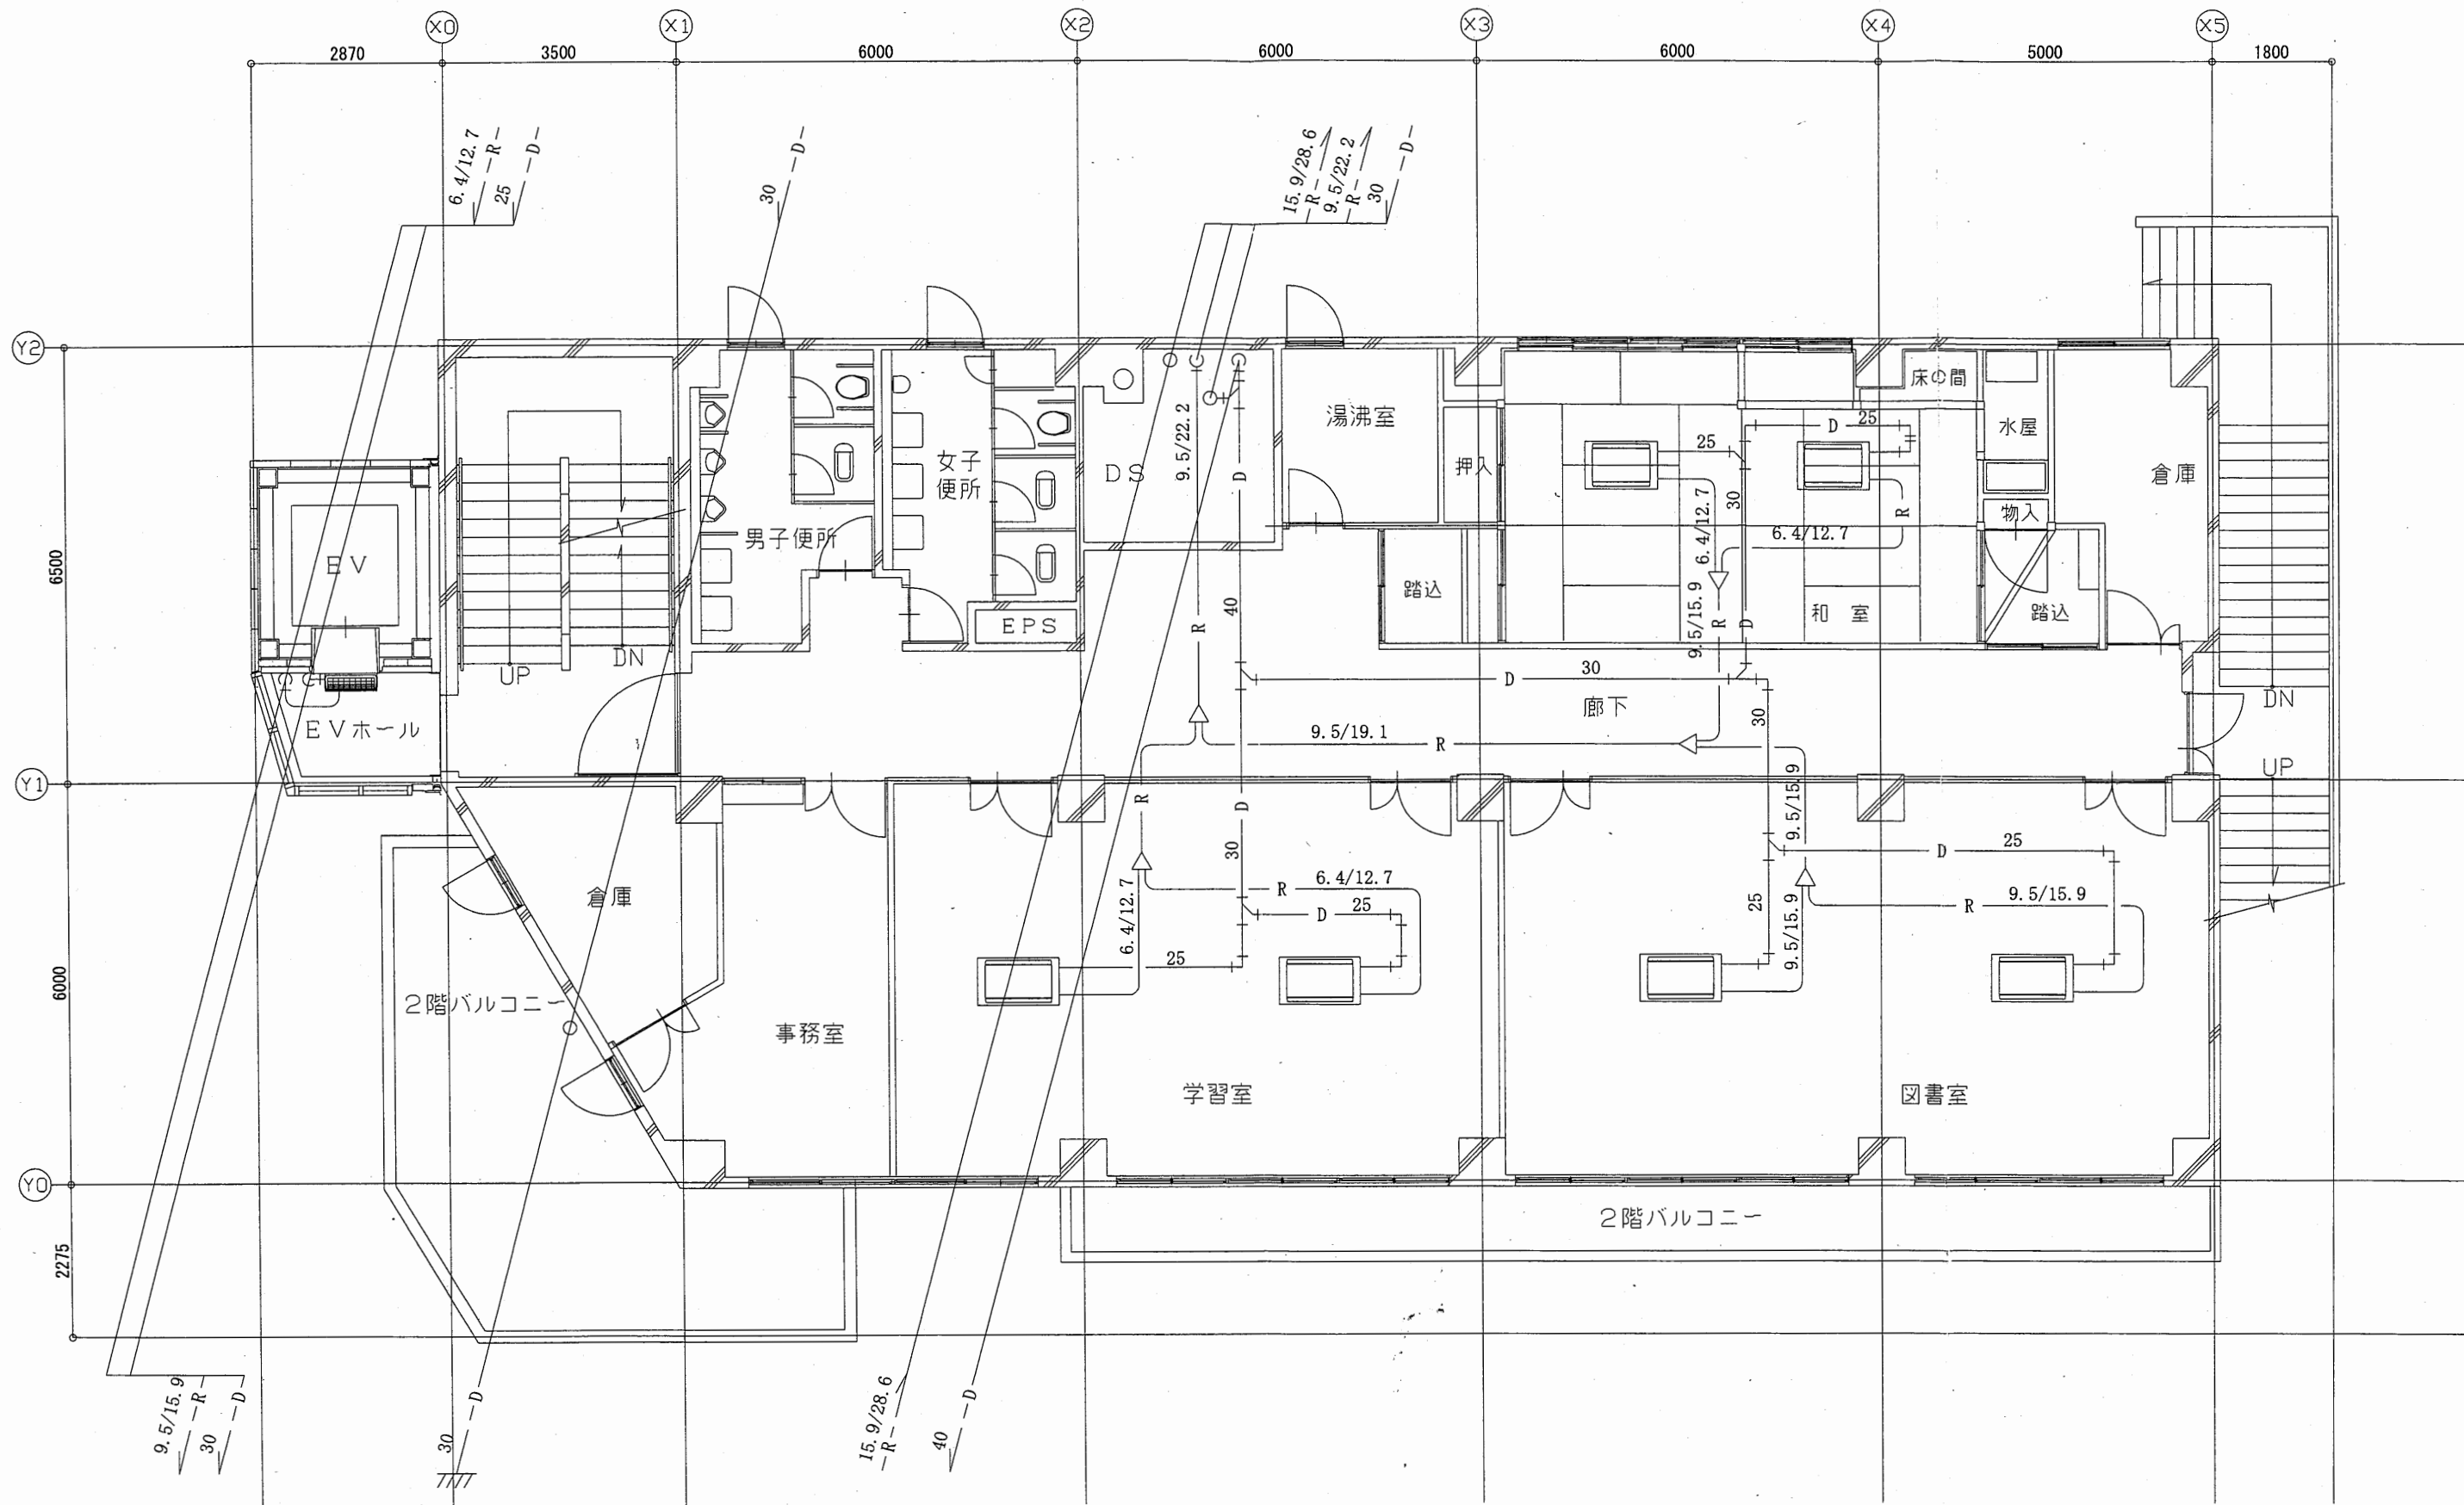


逸見行政C

工事名	追浜行政センターほか9か所建築基準法第12条定期点検業務委託			設計者資格 氏名	級建築士登録第 号			課長	主査等	担当者	横須賀市 財政部 FM推進課
図面名称	2F空調配管図	図番	縮尺	1:100	作図	平成	年	月	日		

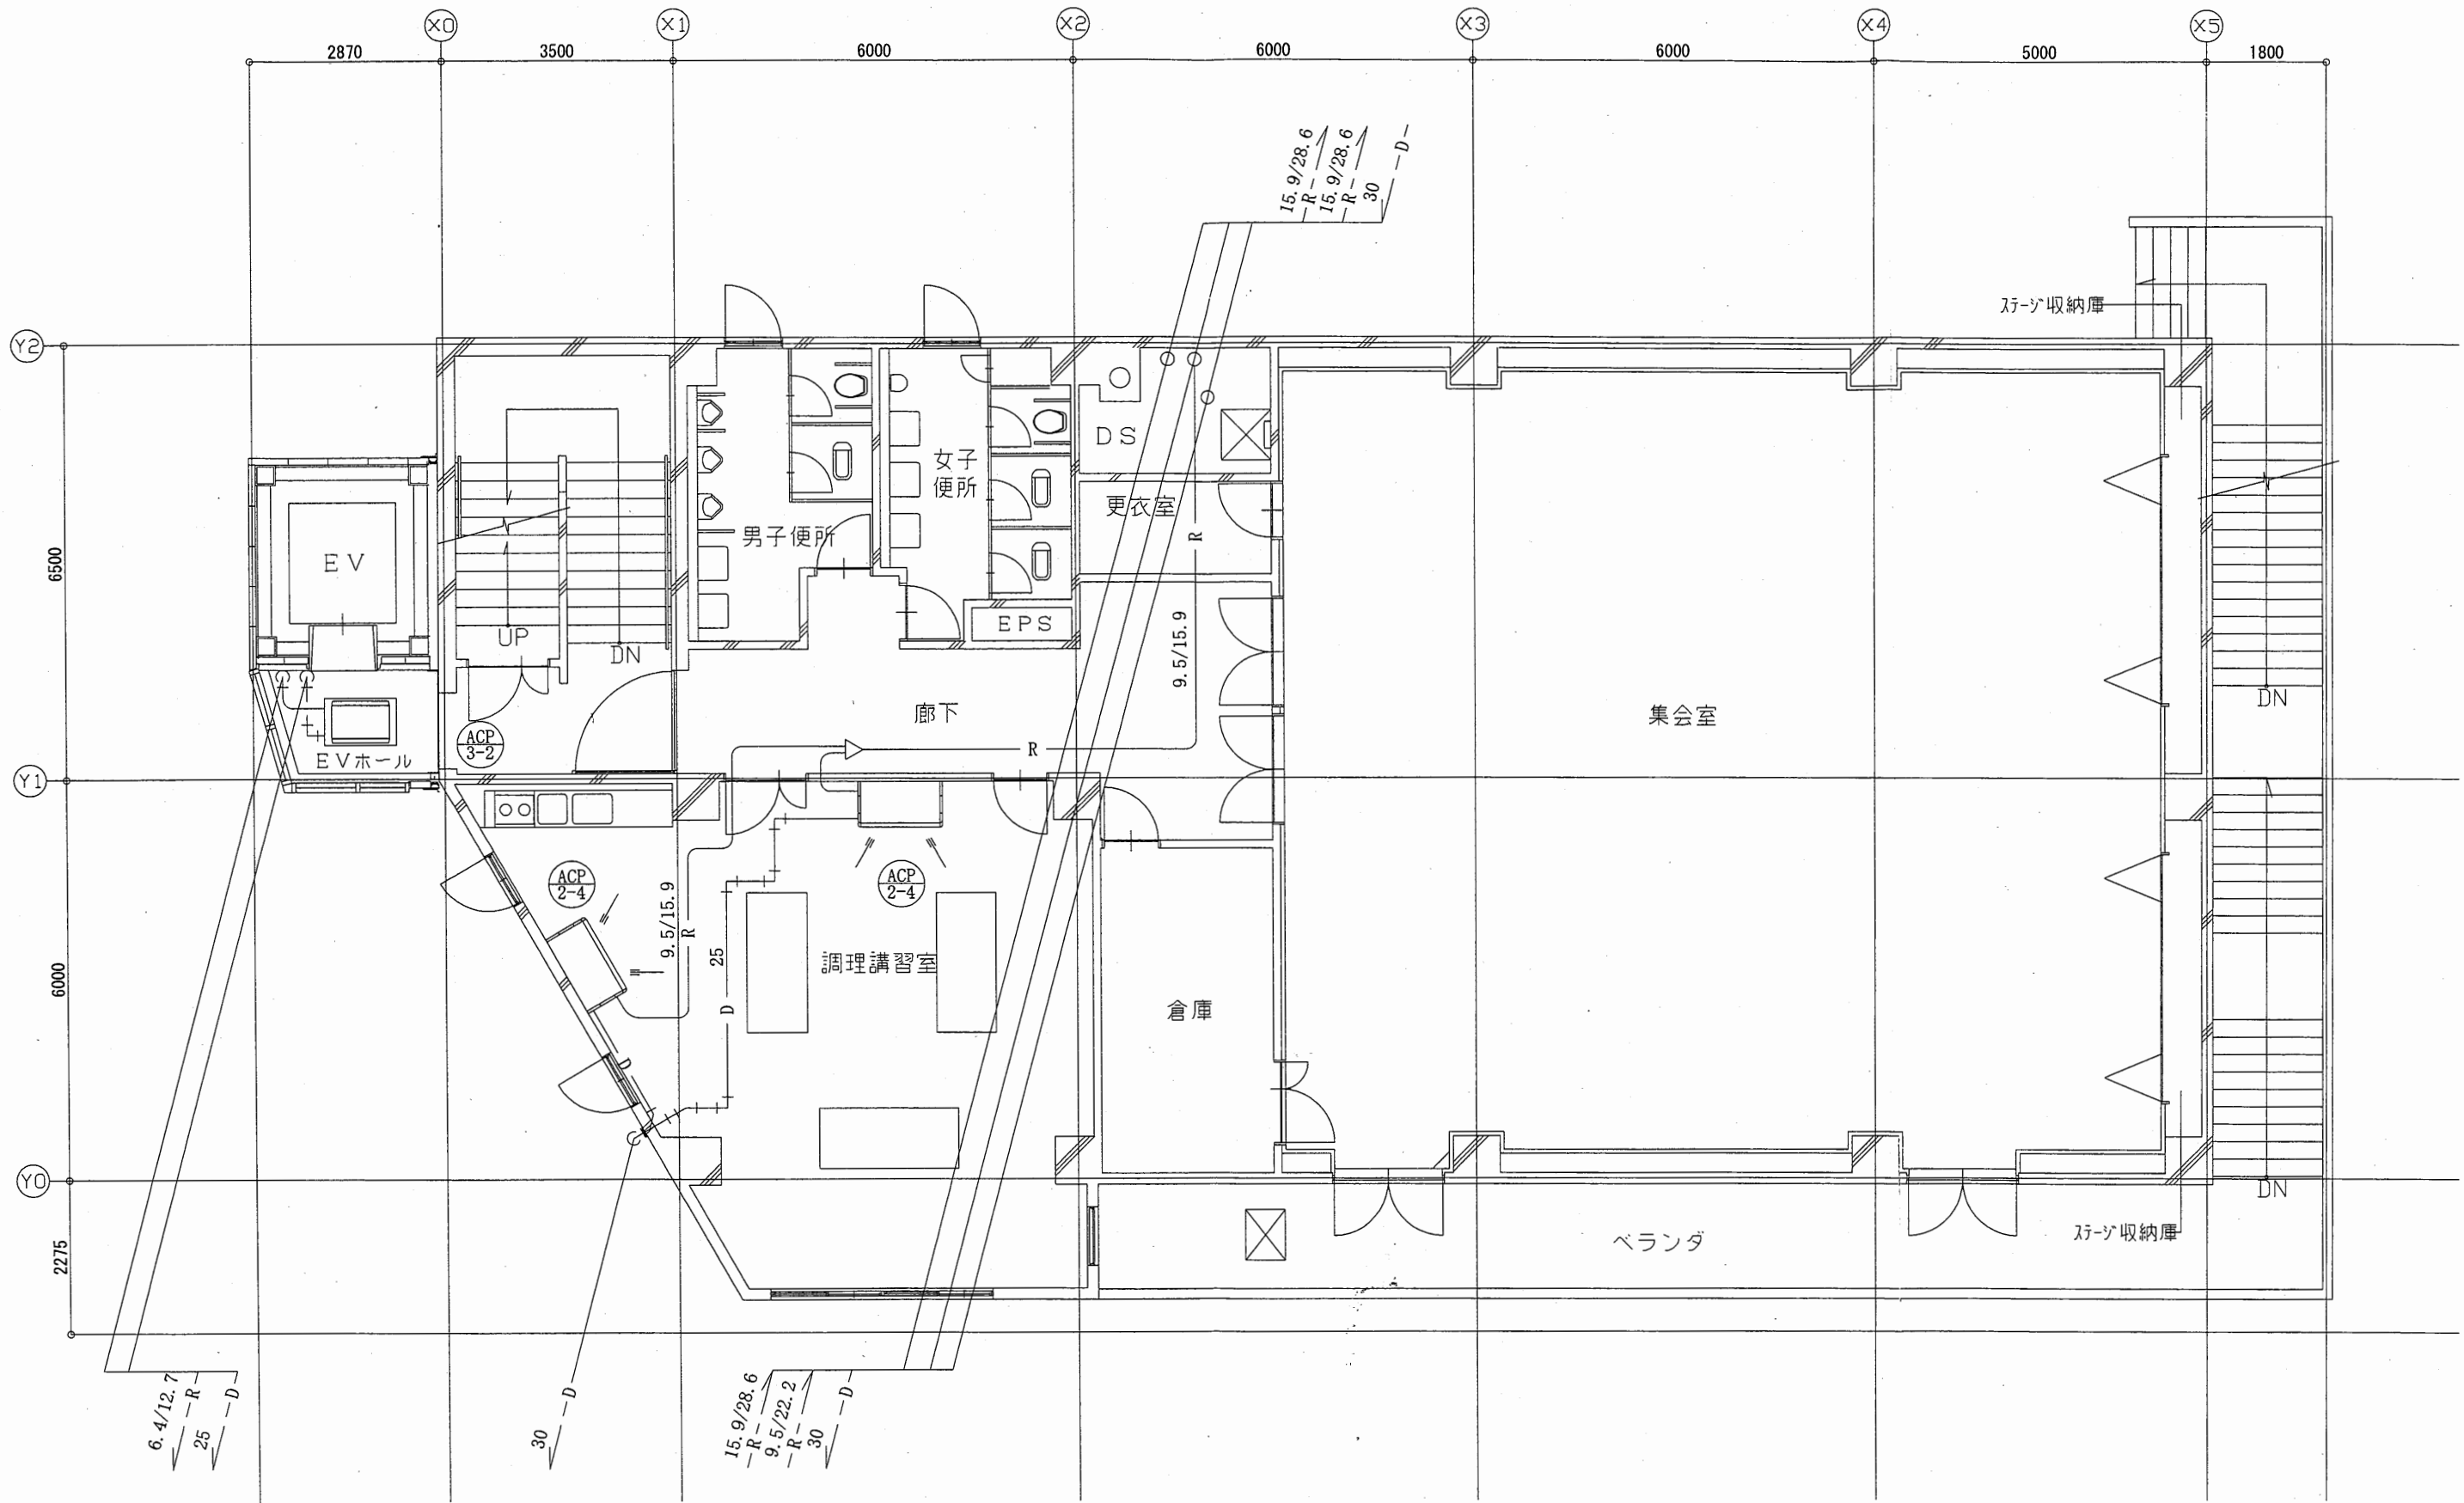


逸見行政C

工事名	追浜行政センターほか9か所建築基準法第12条定期点検業務委託			設計者資格 氏名	級建築士登録第 号			課長	主査等	担当者	横須賀市 財政部 FM推進課
図面名称	3F空調配管図	図番	縮尺	1:100	作図	平成	年	月	日		

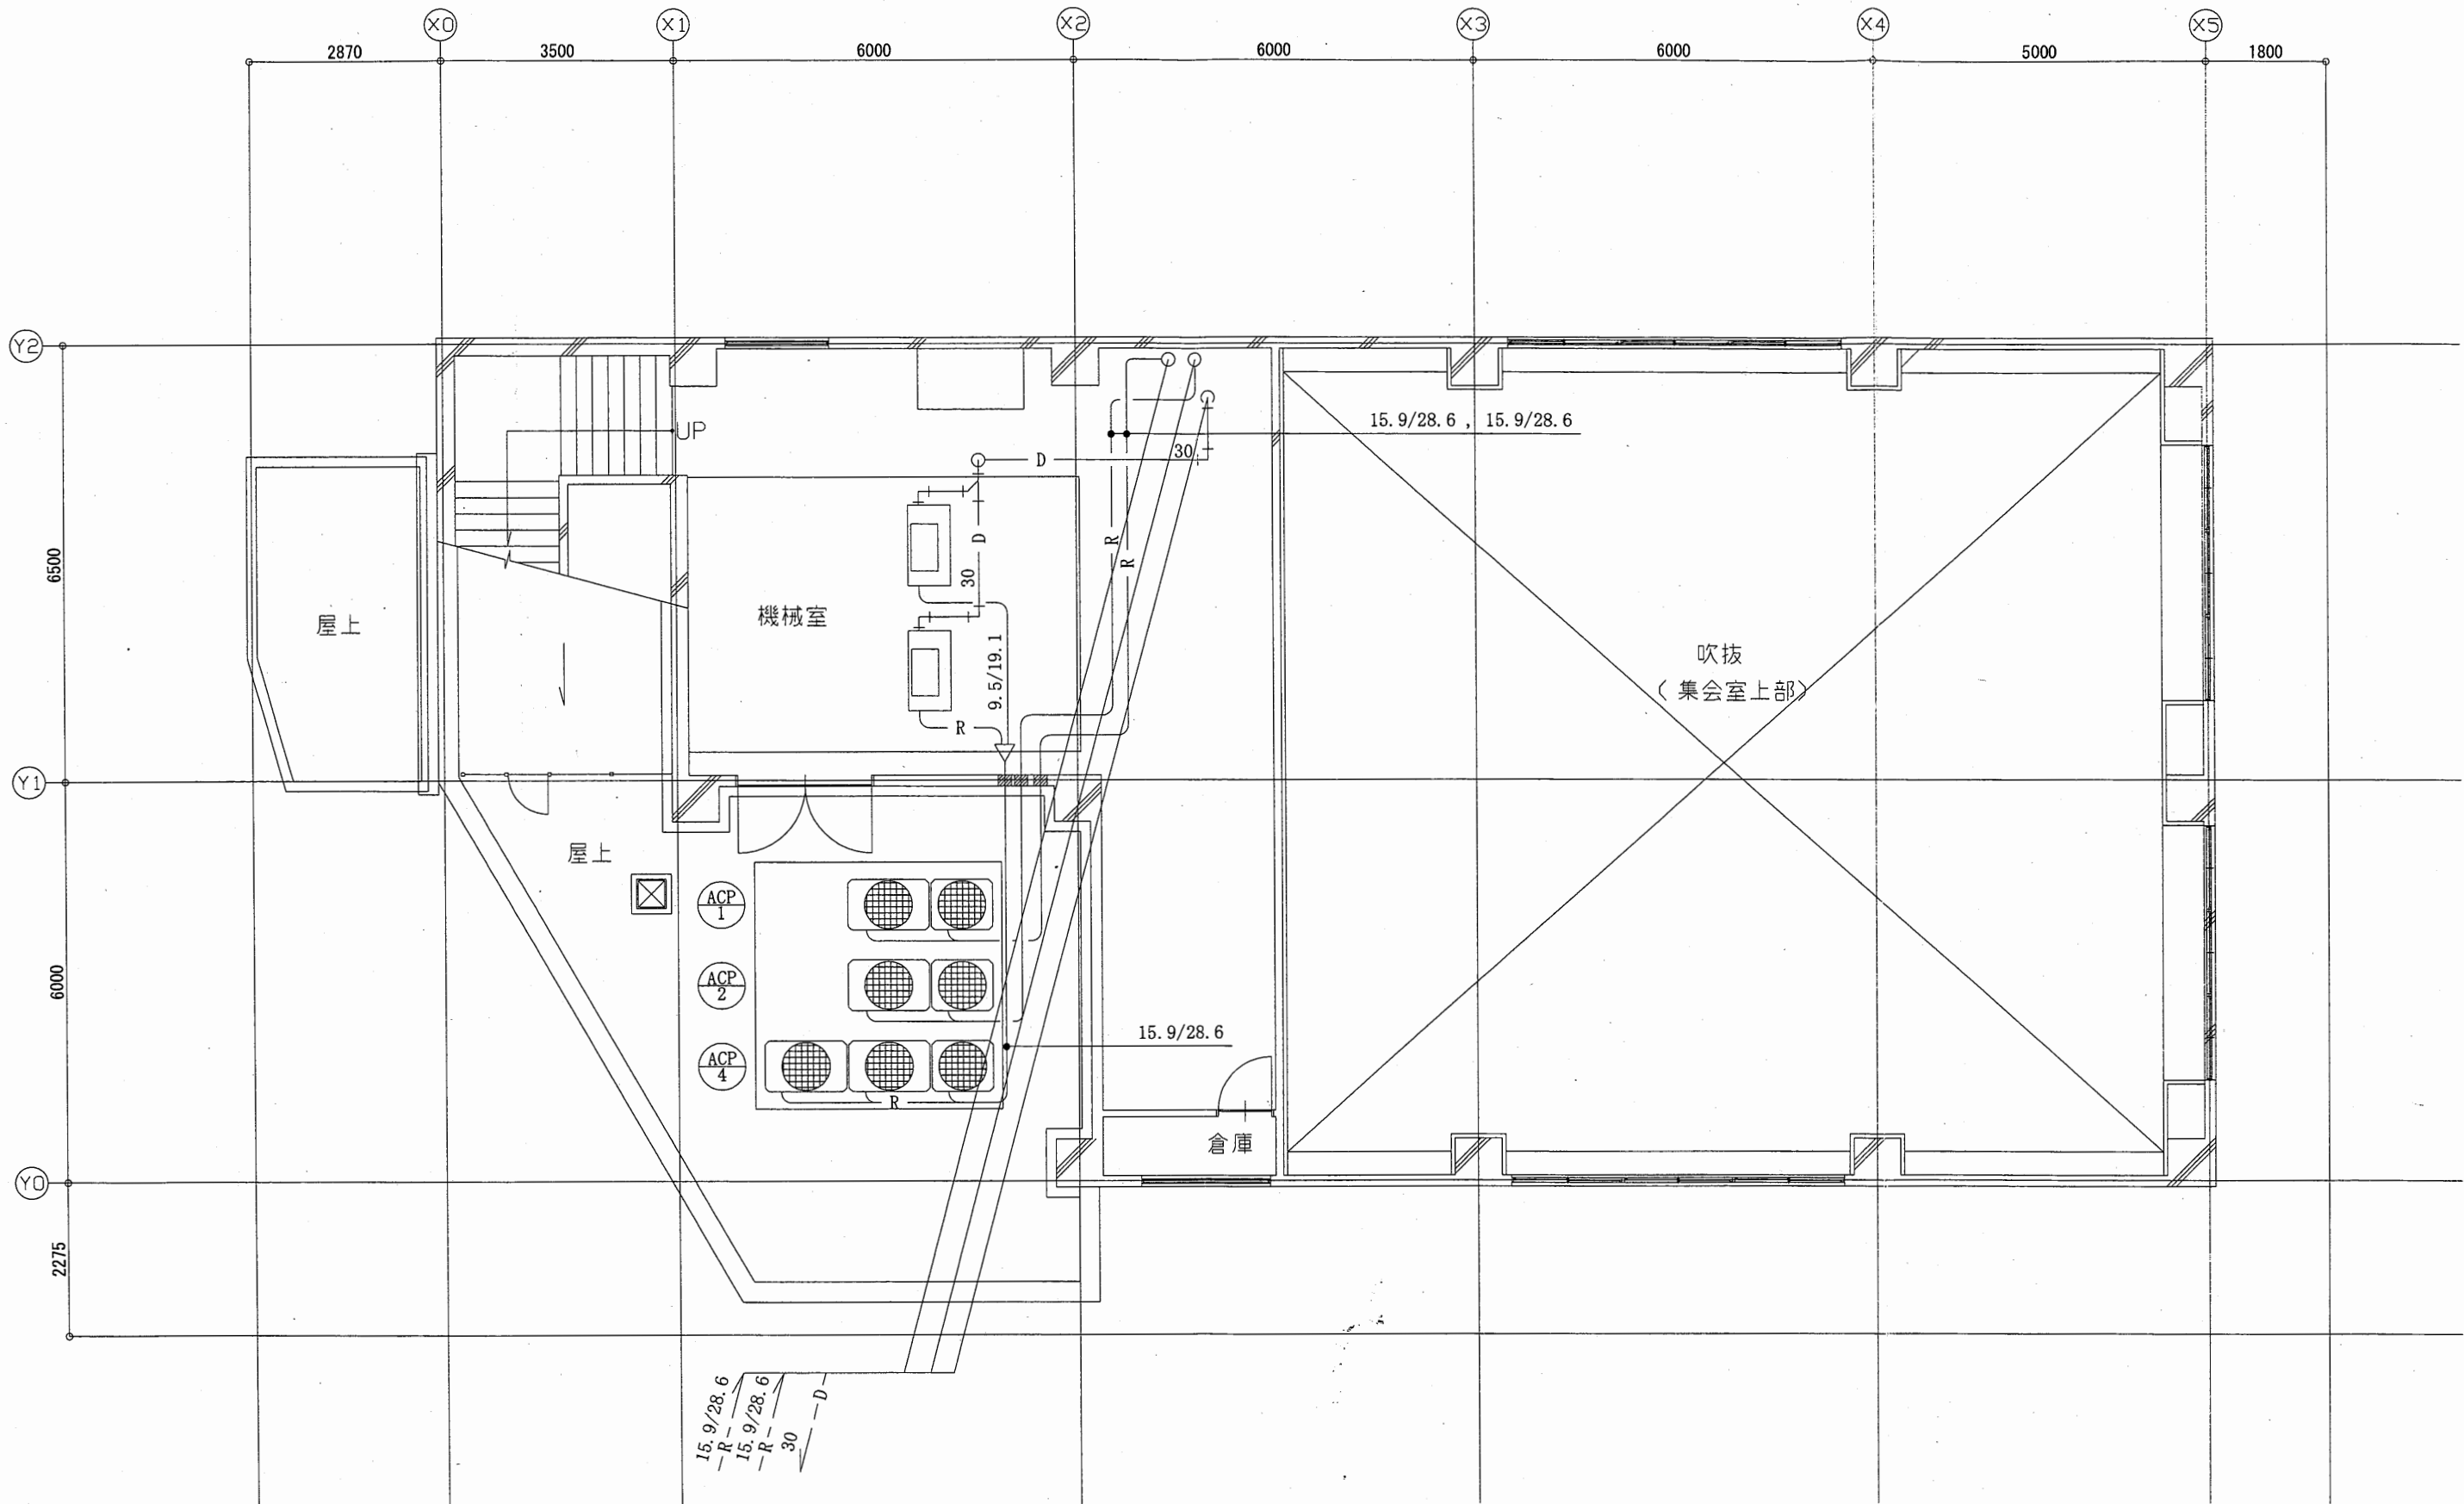


逸見行政C

工事名	追浜行政センターほか9か所建築基準法第12条定期点検業務委託			設計者資格 氏名	級建築士登録第 号			課長	主査等	担当者	横須賀市 財政部 FM推進課
図面名称	4F空調配管図	図番	縮尺	1:100	作図	平成	年	月	日		

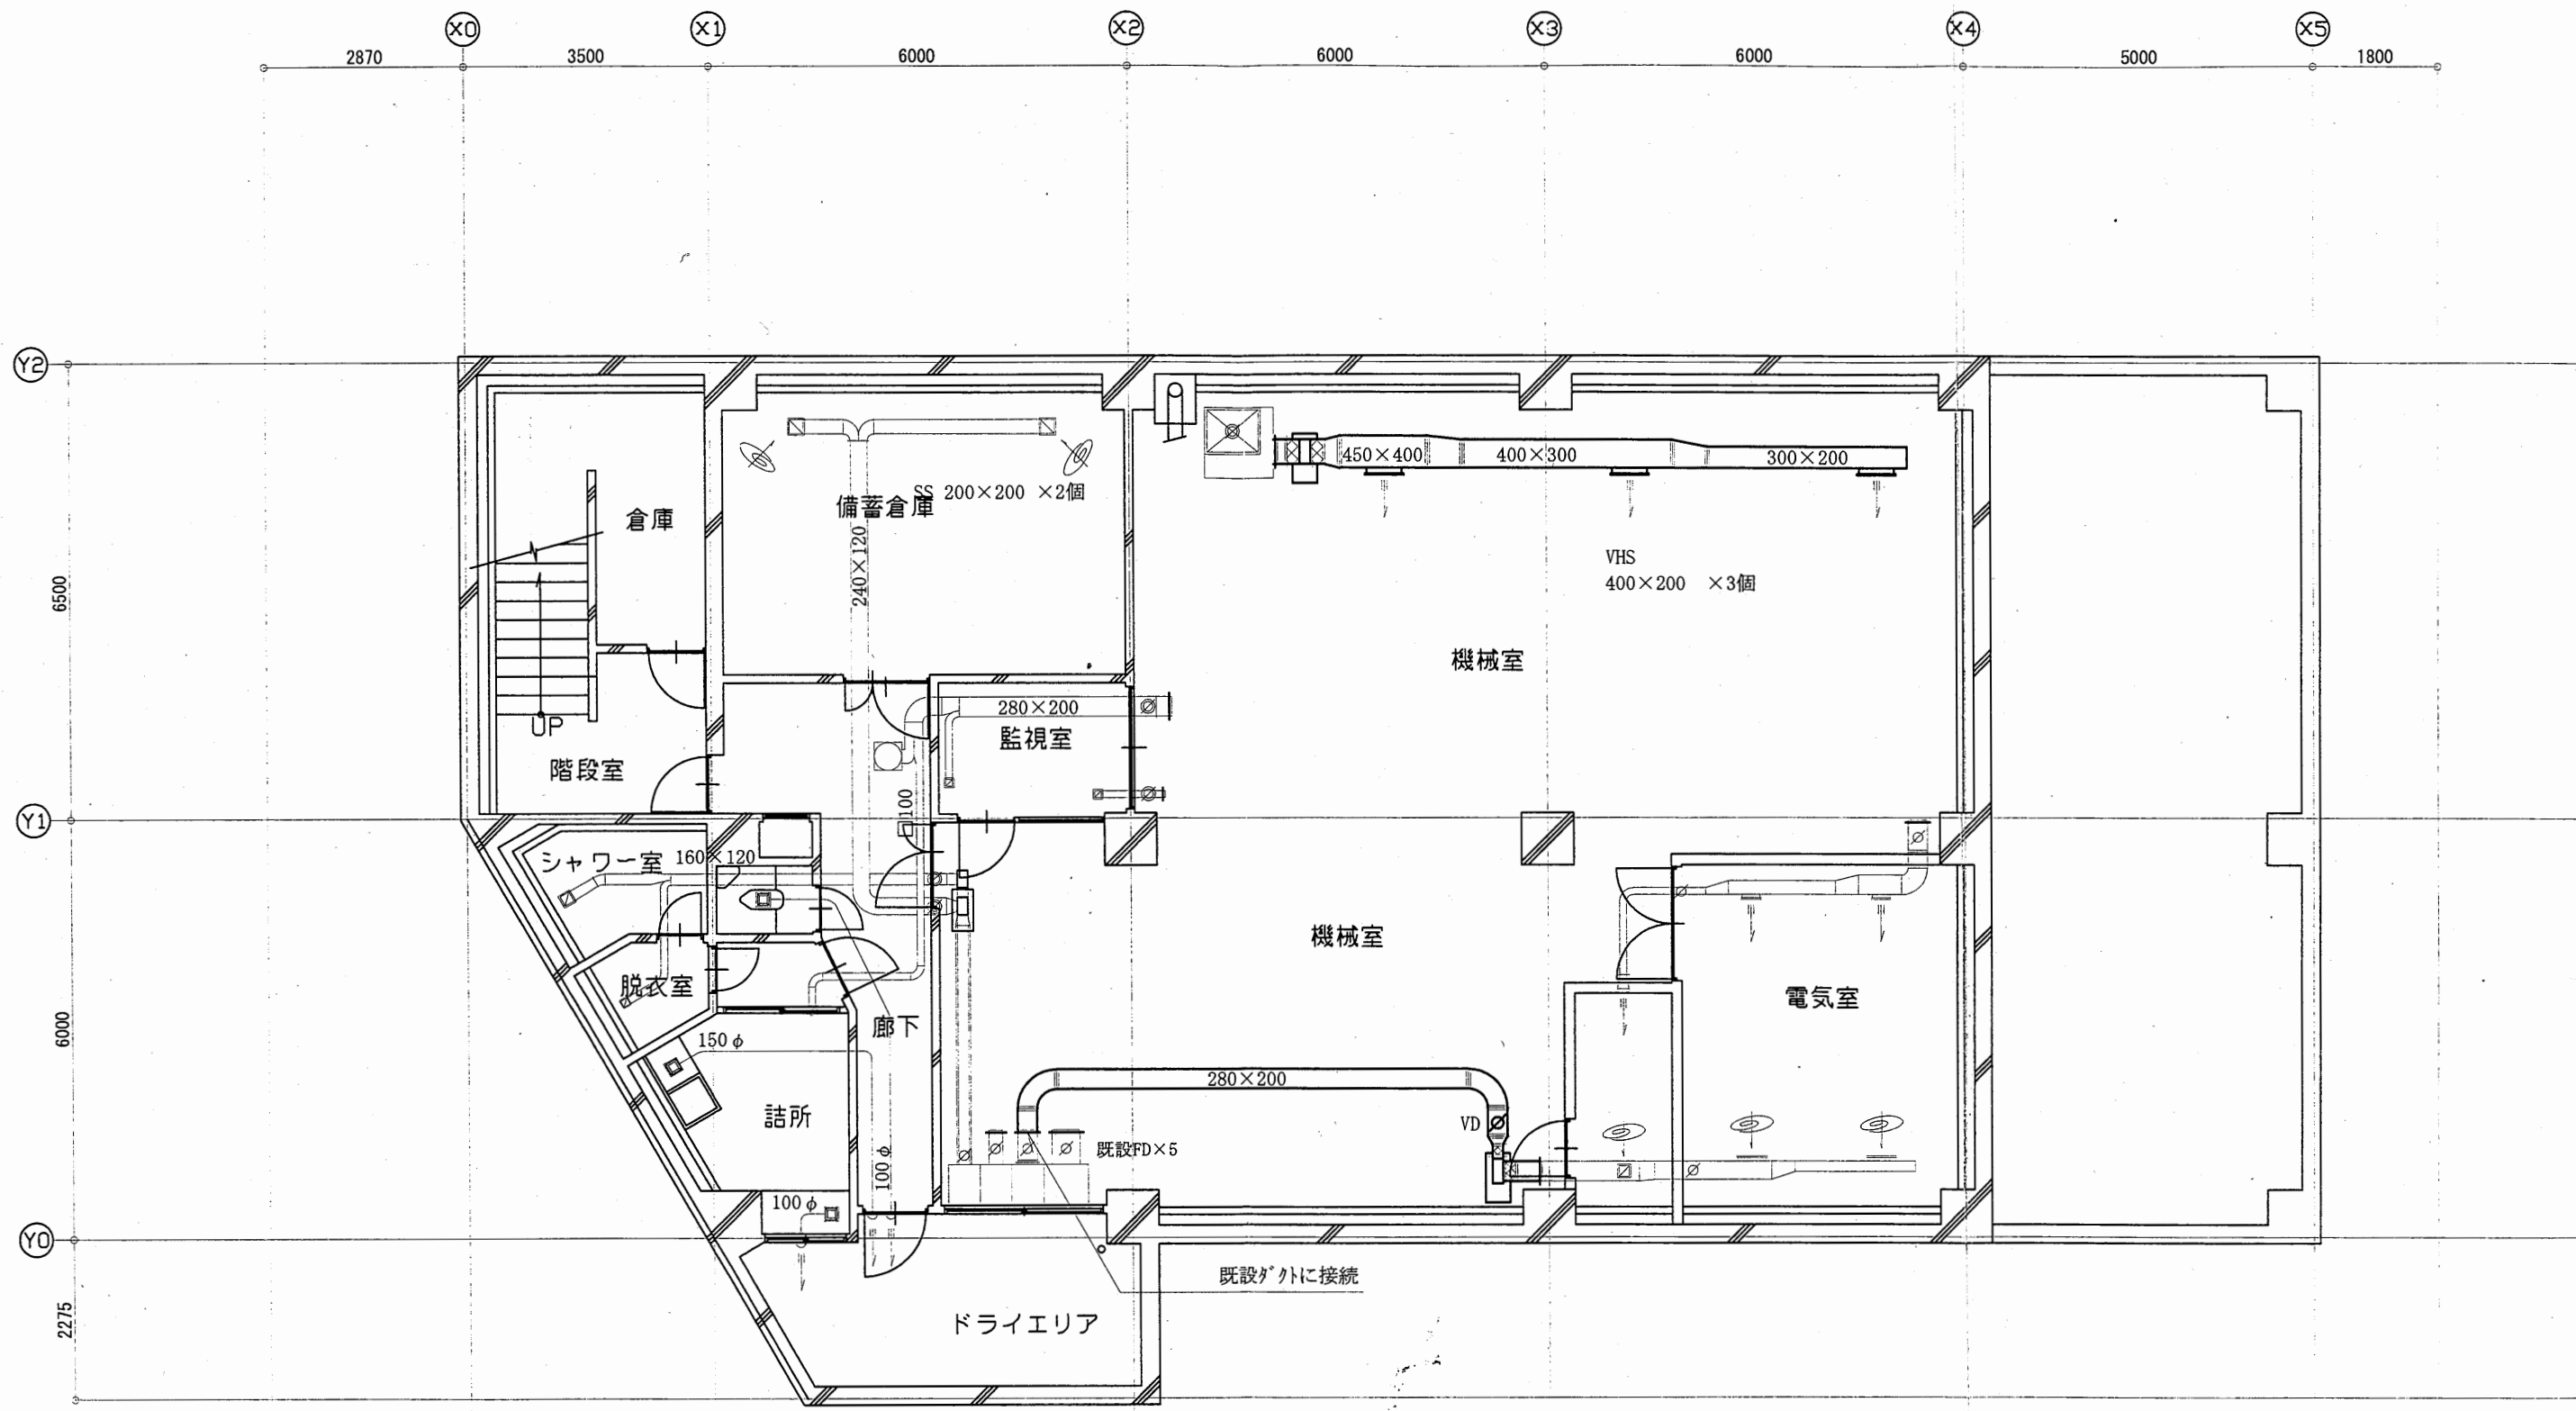


逸見行政C

工事名	追浜行政センターほか9か所建築基準法第12条定期点検業務委託		設計者資格 氏名	級建築士登録第 号		課長	主査等	担当者	横須賀市 財政部 FM推進課
図面名称	B1F空調ダクト図	図番	縮尺	1:100	作図	平成 年 月 日			

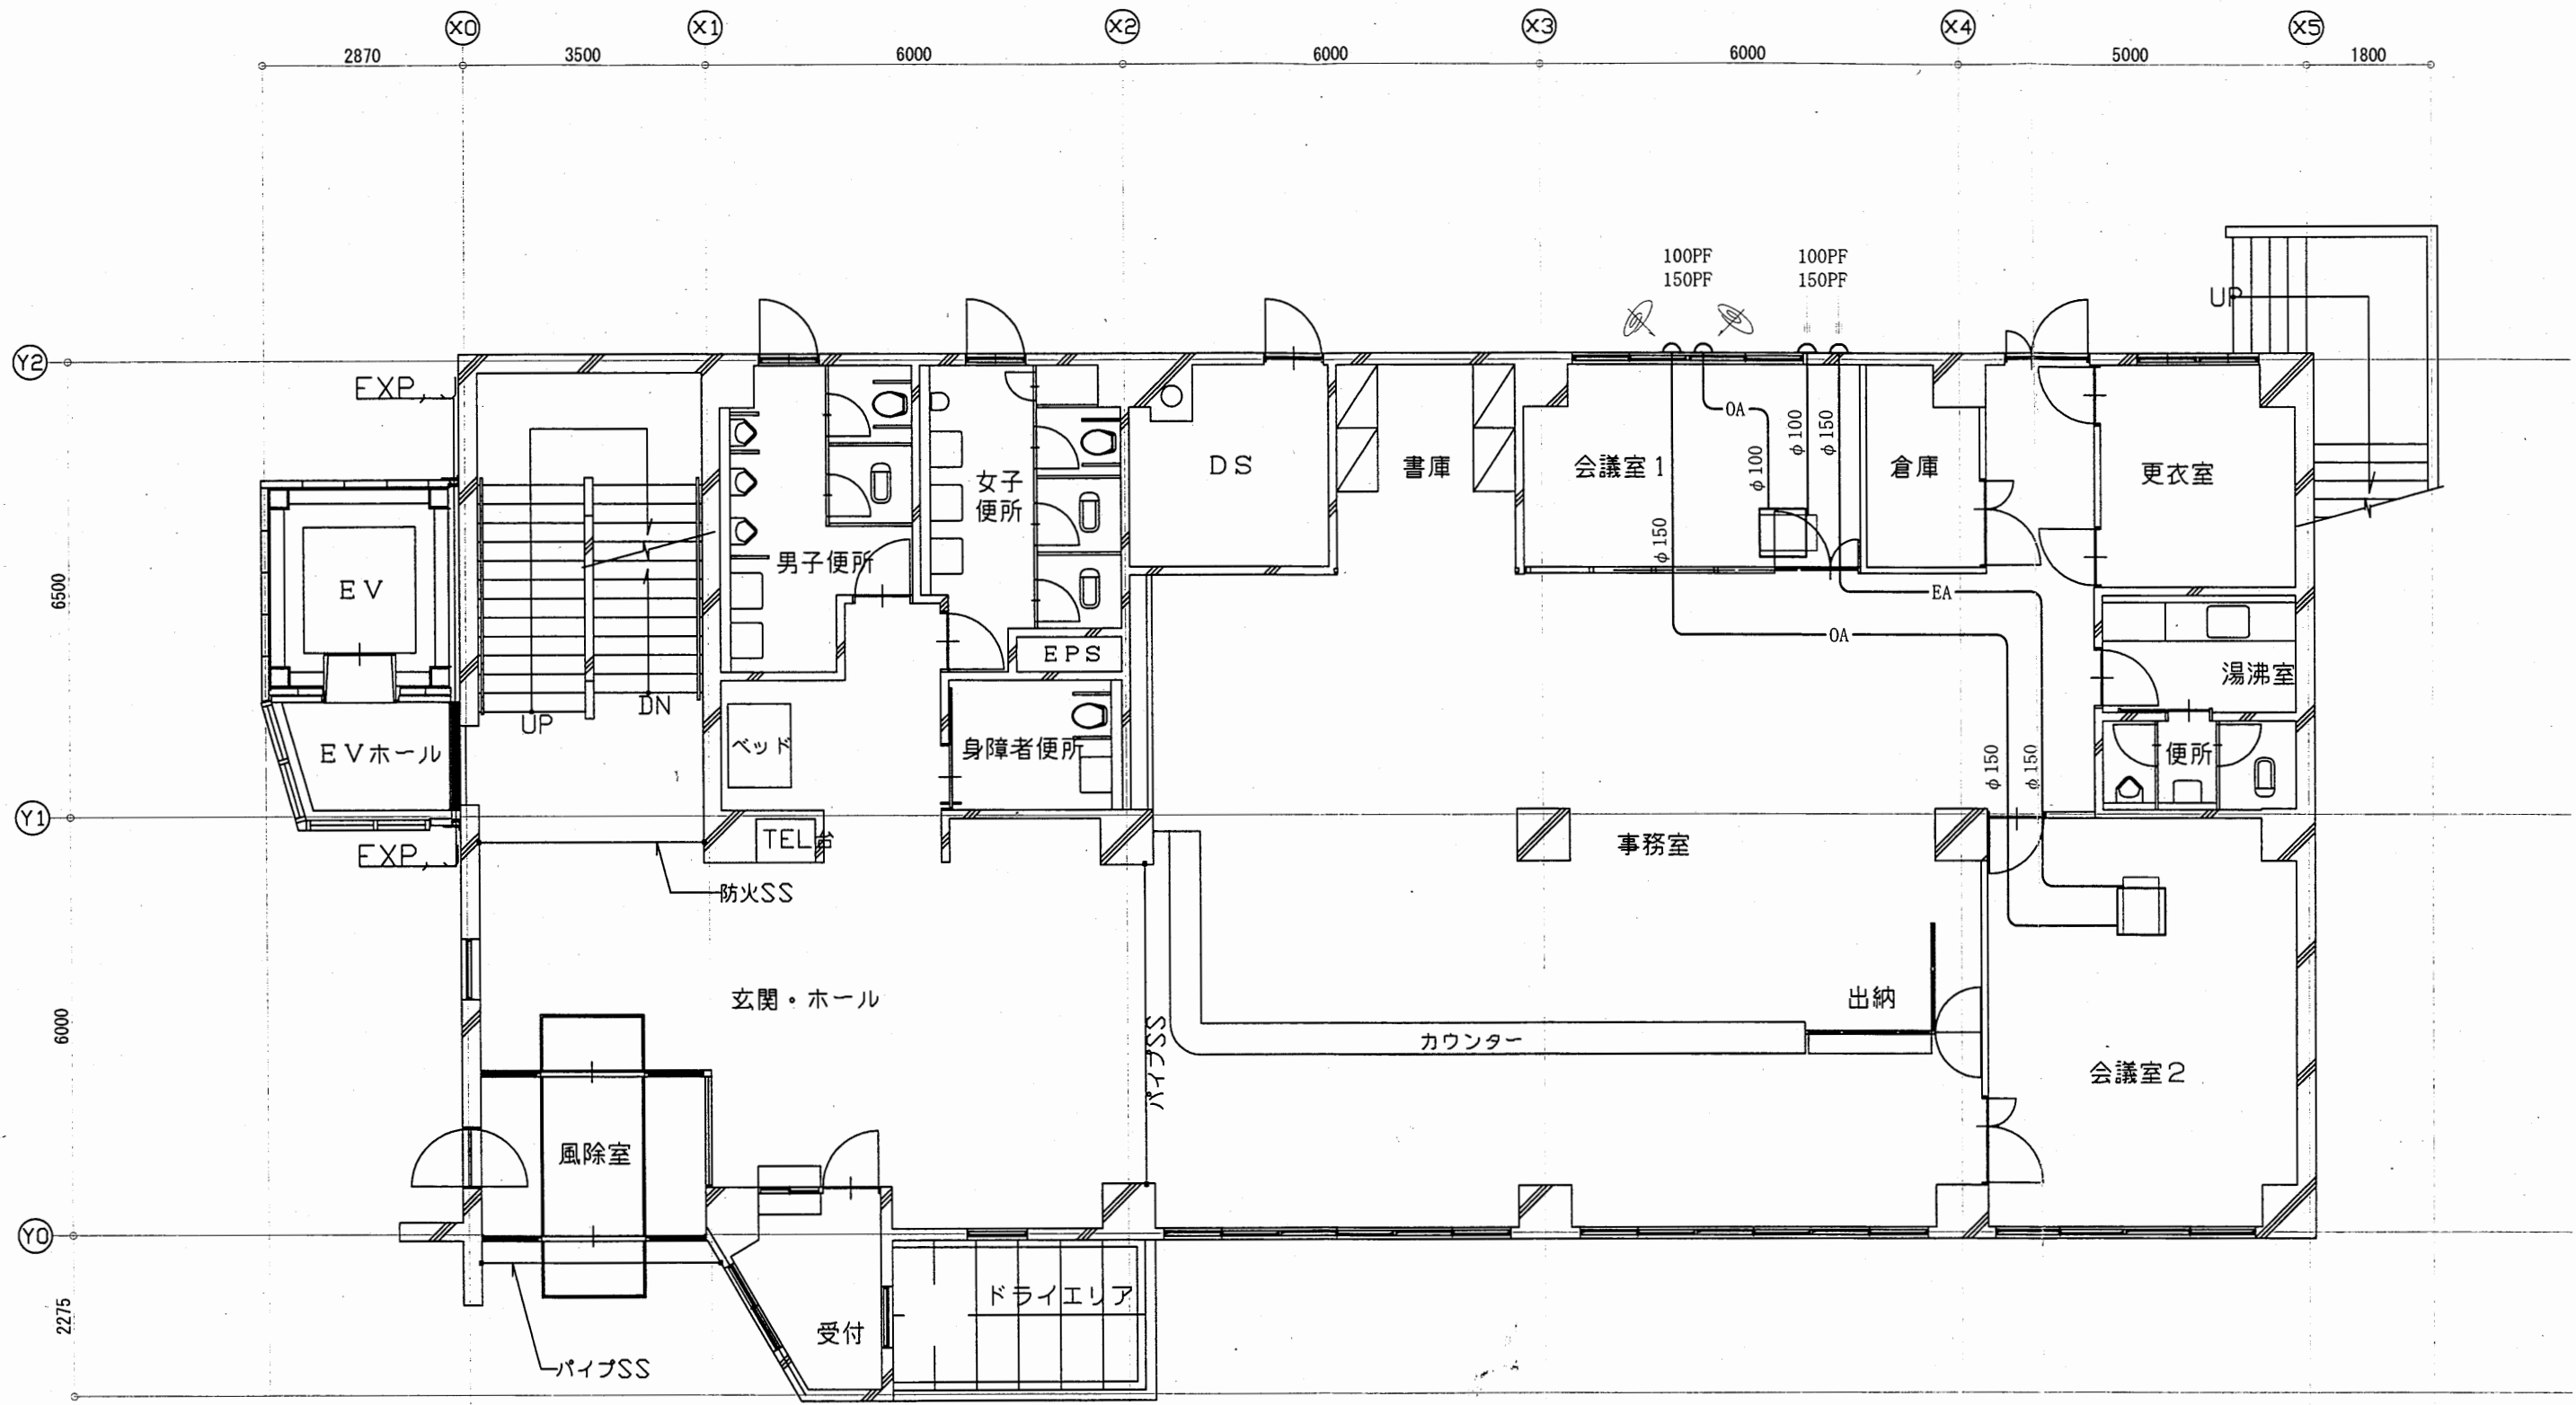


逸見行政C

工事名	追浜行政センターほか9か所建築基準法第12条定期点検業務委託			設計者資格 氏名	級建築士登録第 号		課長	主査等	担当者	横須賀市 財政部 FM推進課
図面名称	1F空調ダクト図	図番	縮尺	1:100	作図	平成 年 月 日				

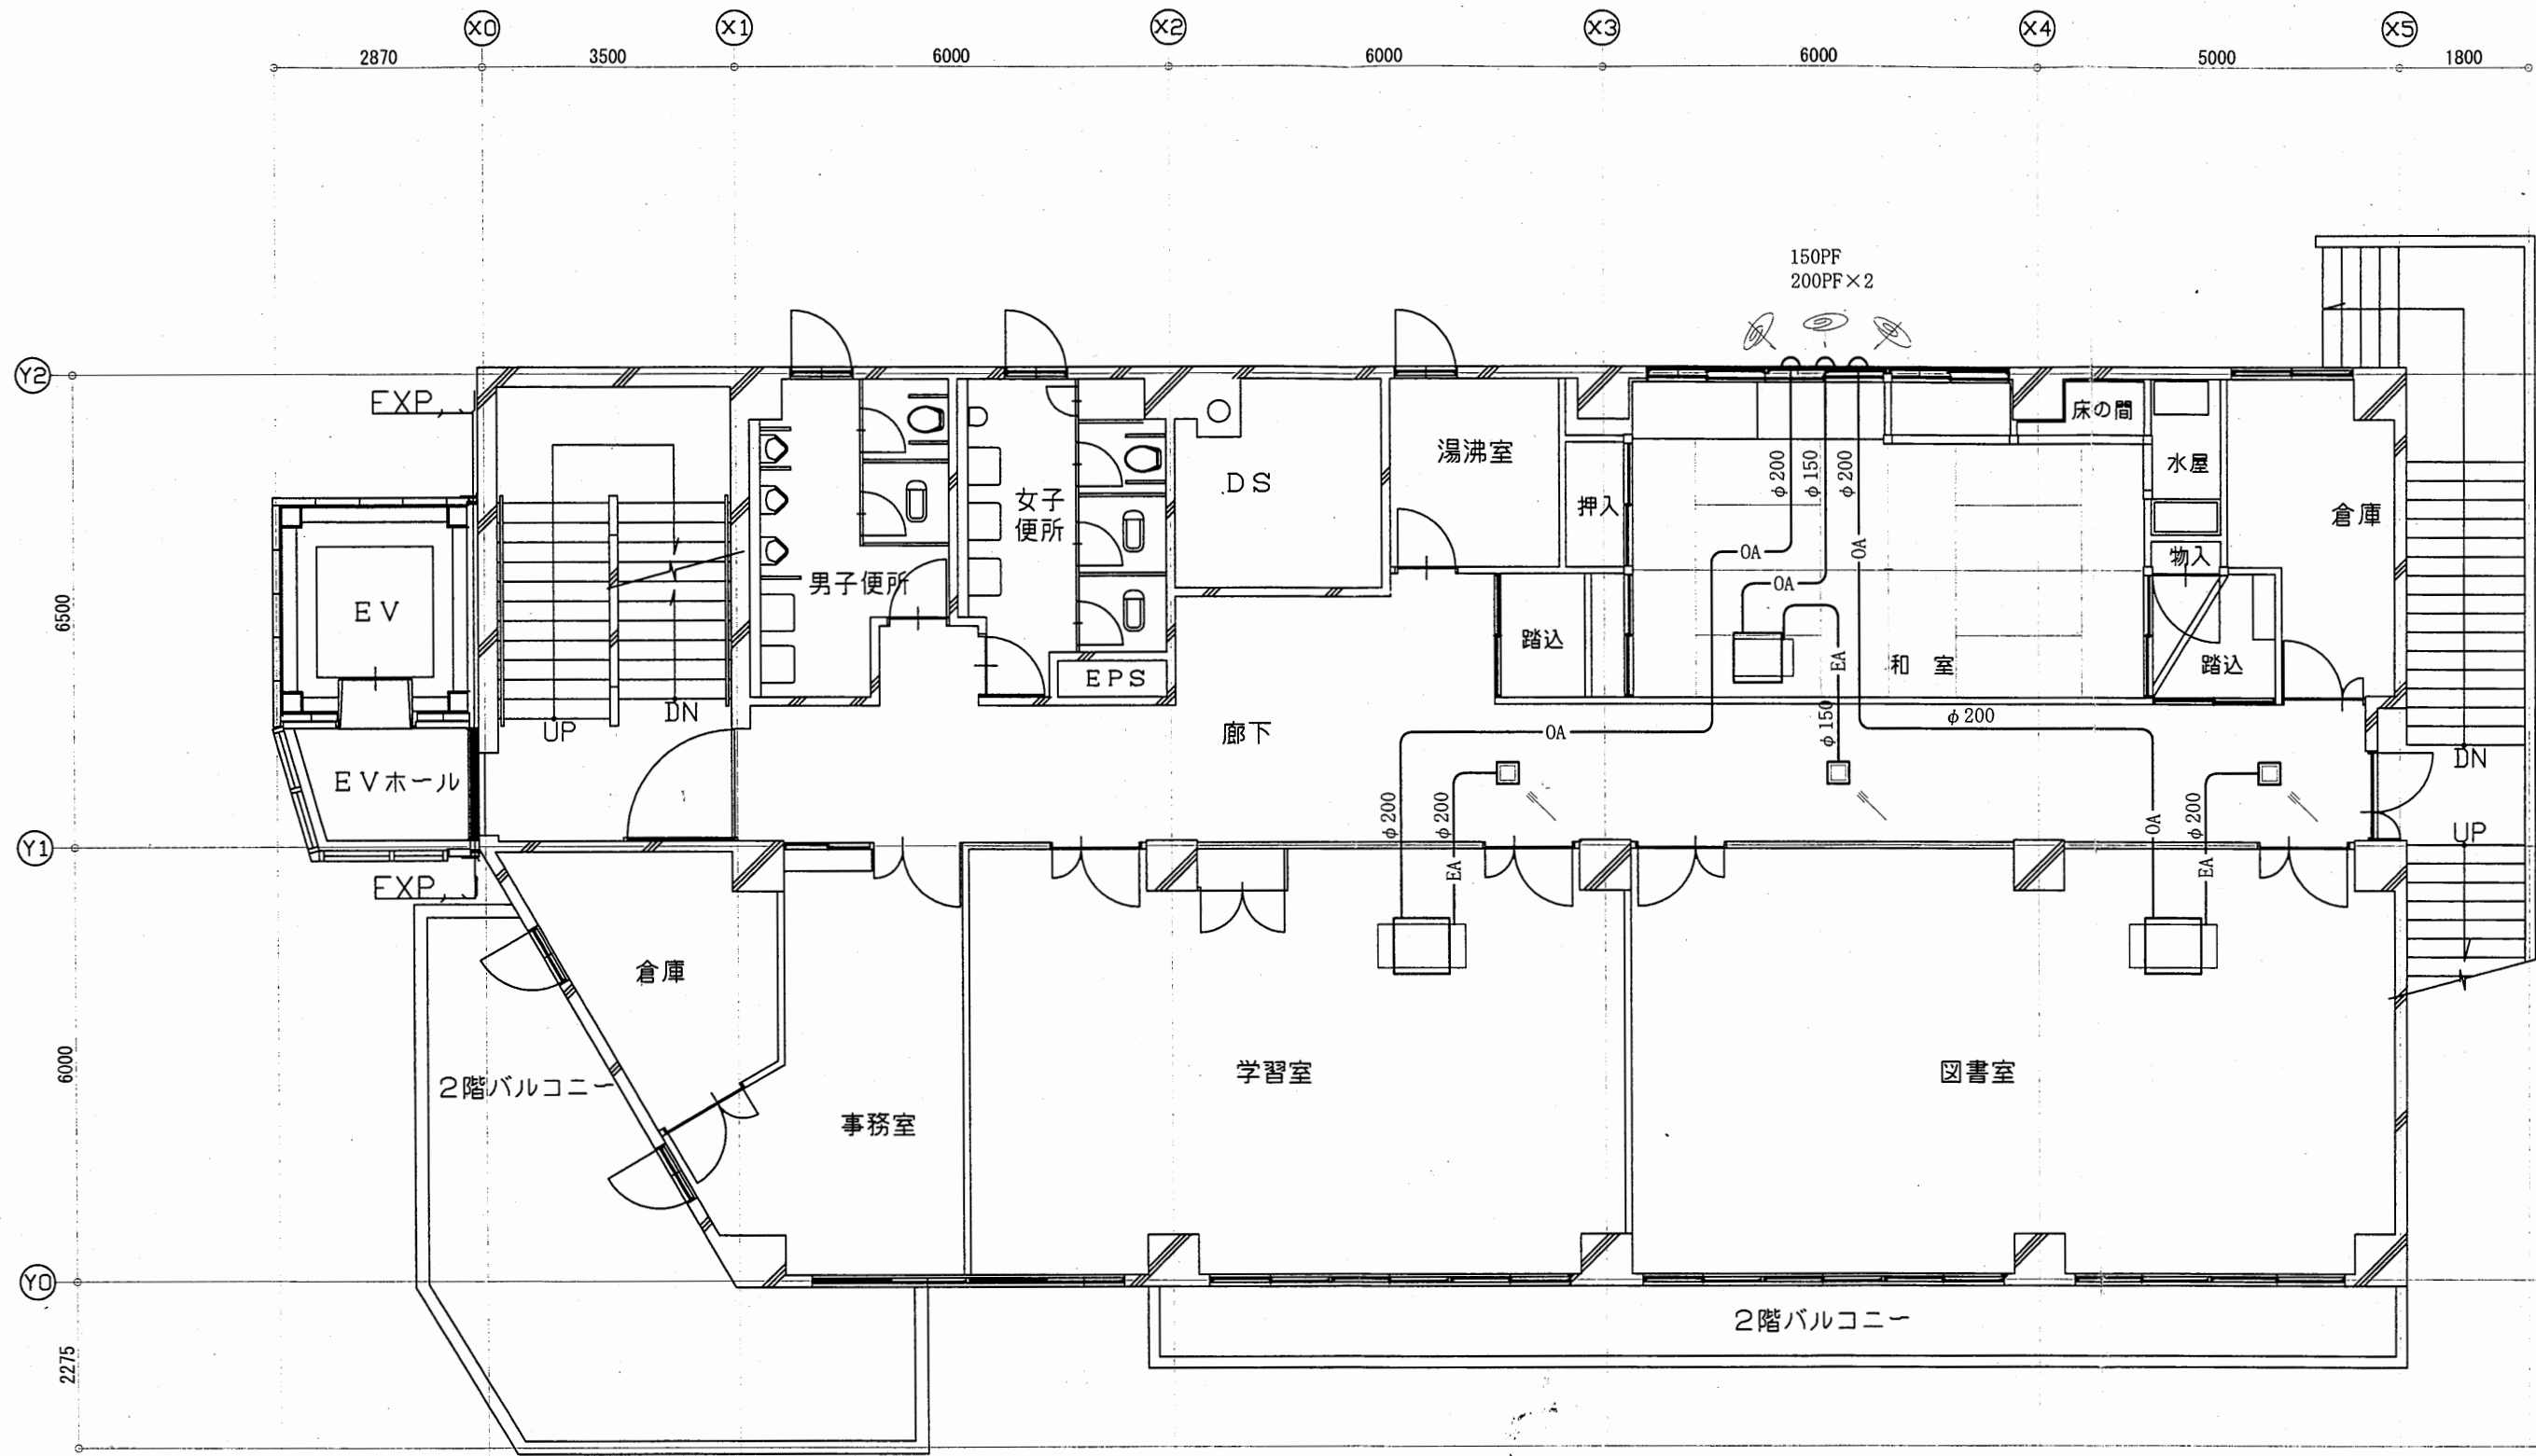


逸見行政C

工事名	追浜行政センターほか9か所建築基準法第12条定期点検業務委託			設計者資格 氏名	級建築士登録第 号			課長	主査等	担当者	横須賀市 財政部 FM推進課
図面名称	2F空調ダクト図	図番	縮尺	1:100	作図	平成	年	月	日		

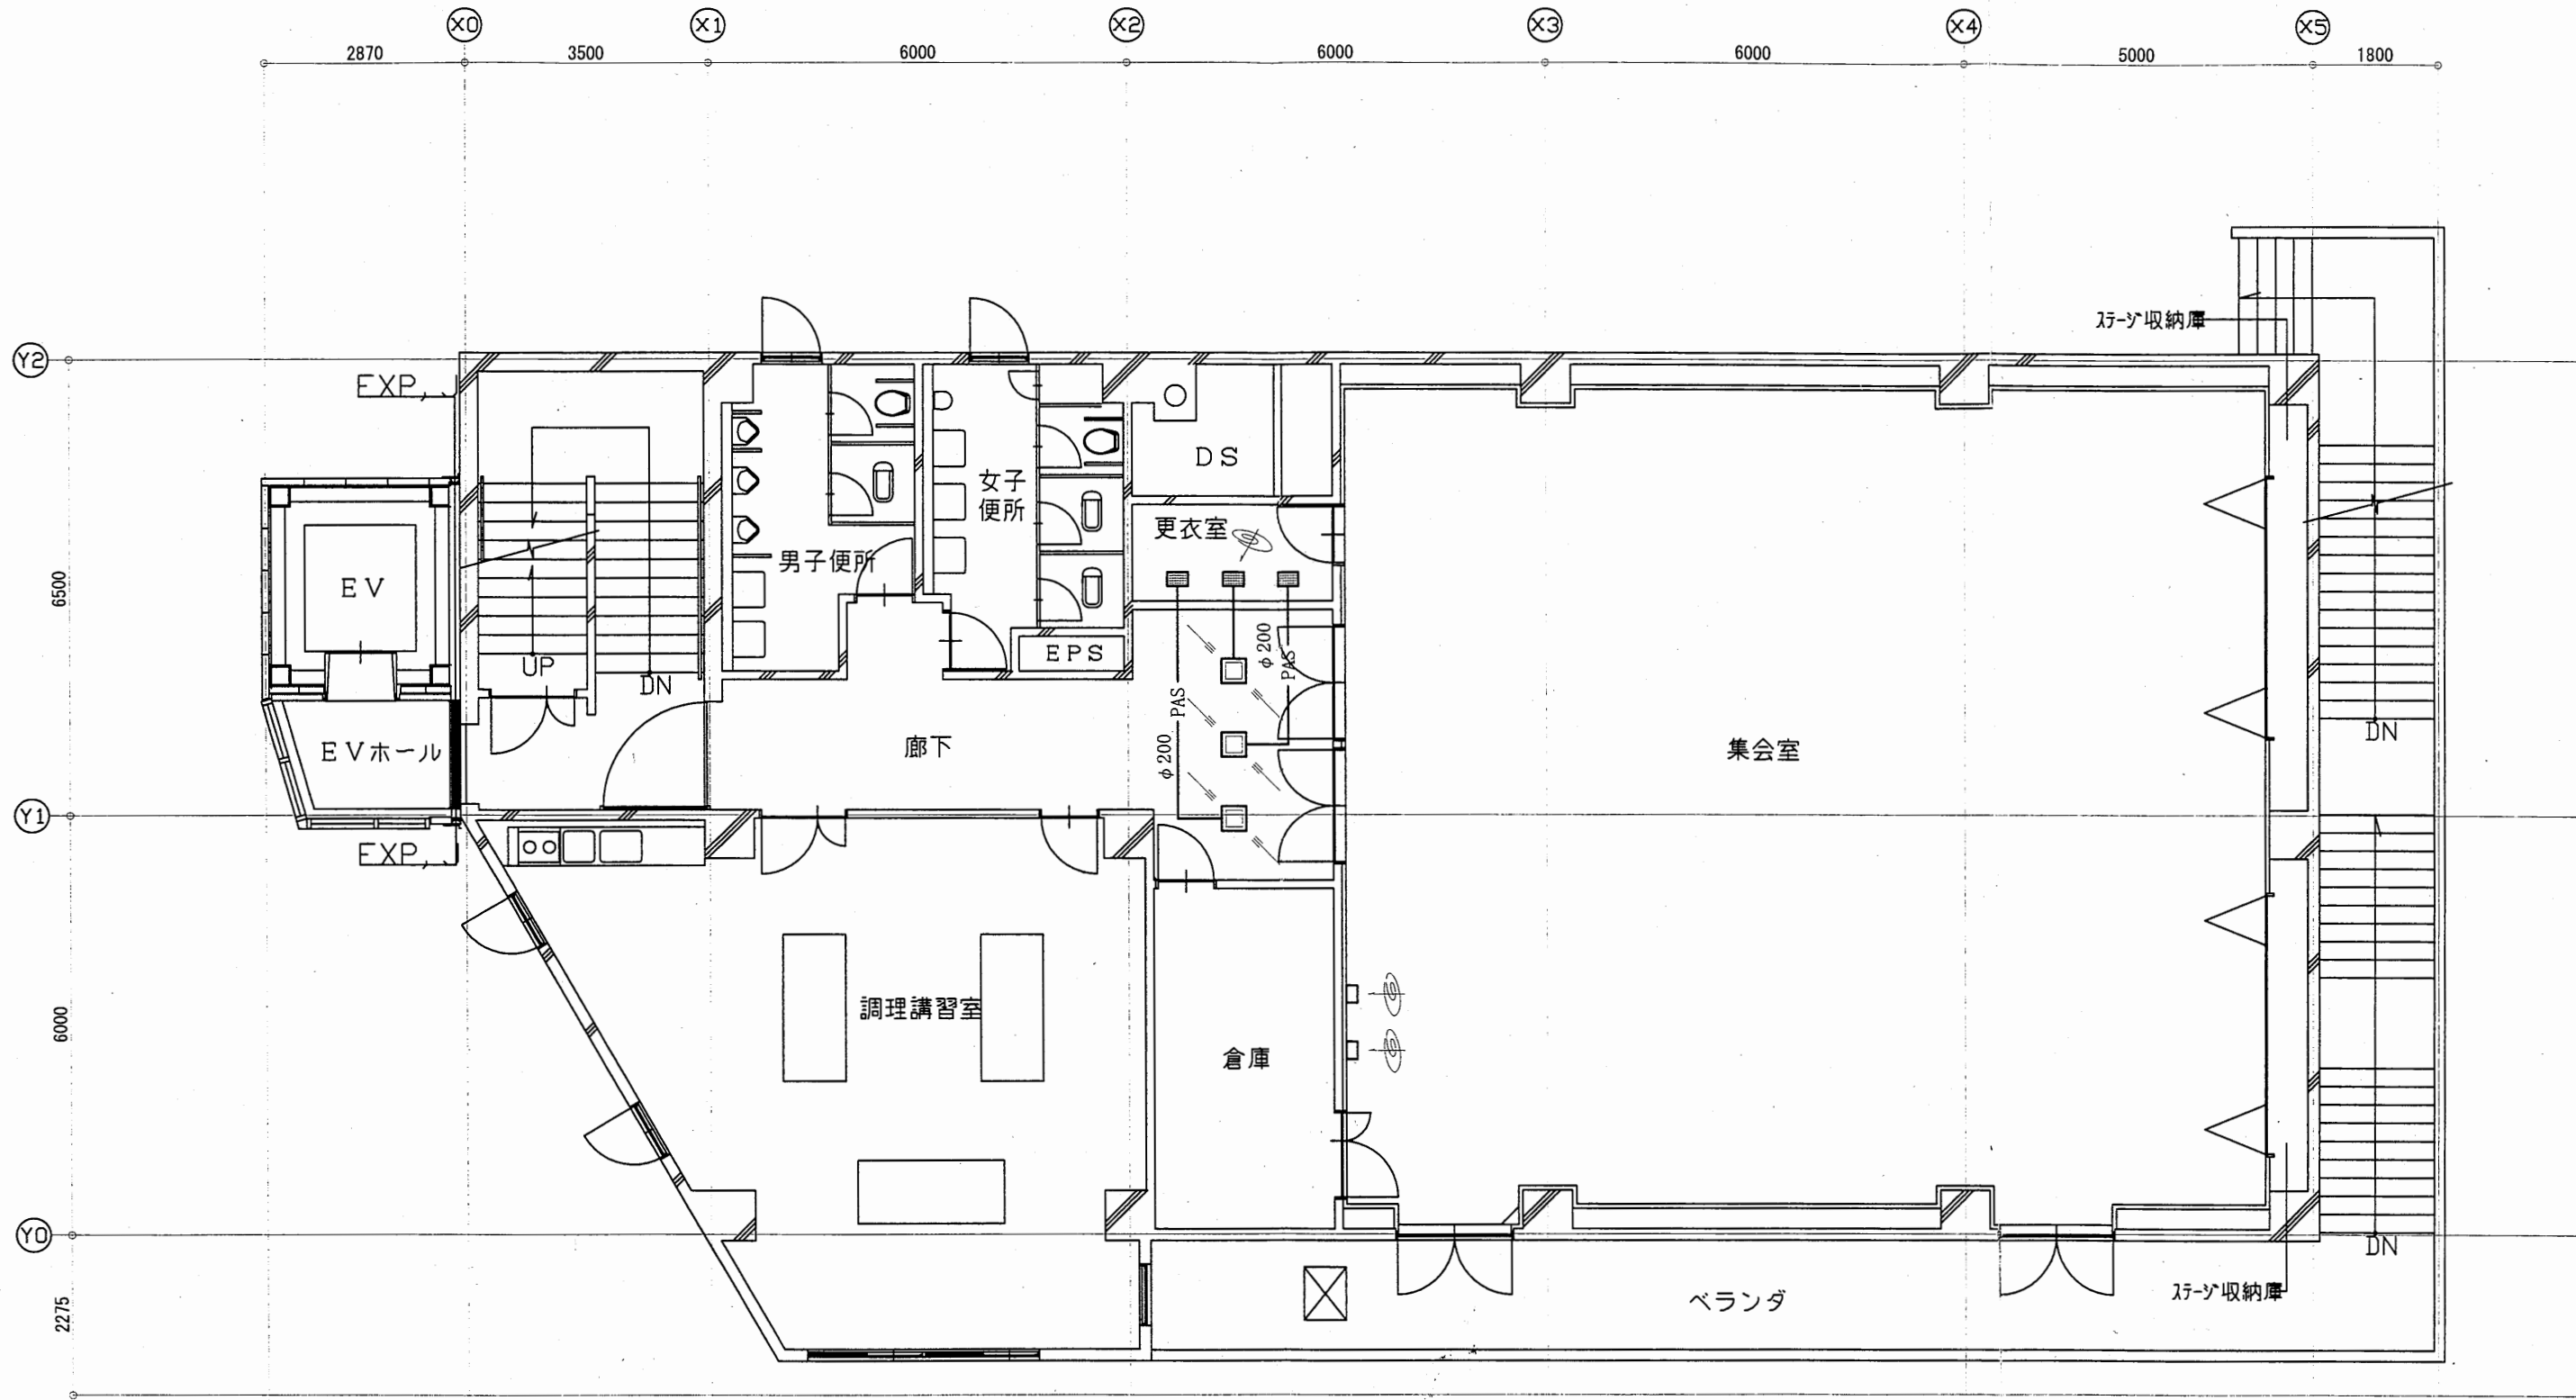



逸見行政C

工事名	追浜行政センターほか9か所建築基準法第12条定期点検業務委託			設計者資格 氏名	級建築士登録第 号			課長	主査等	担当者	横須賀市 財政部 FM推進課
図面名称	3F空調ダクト図	図番	縮尺	1:100	作図	平成	年	月	日		

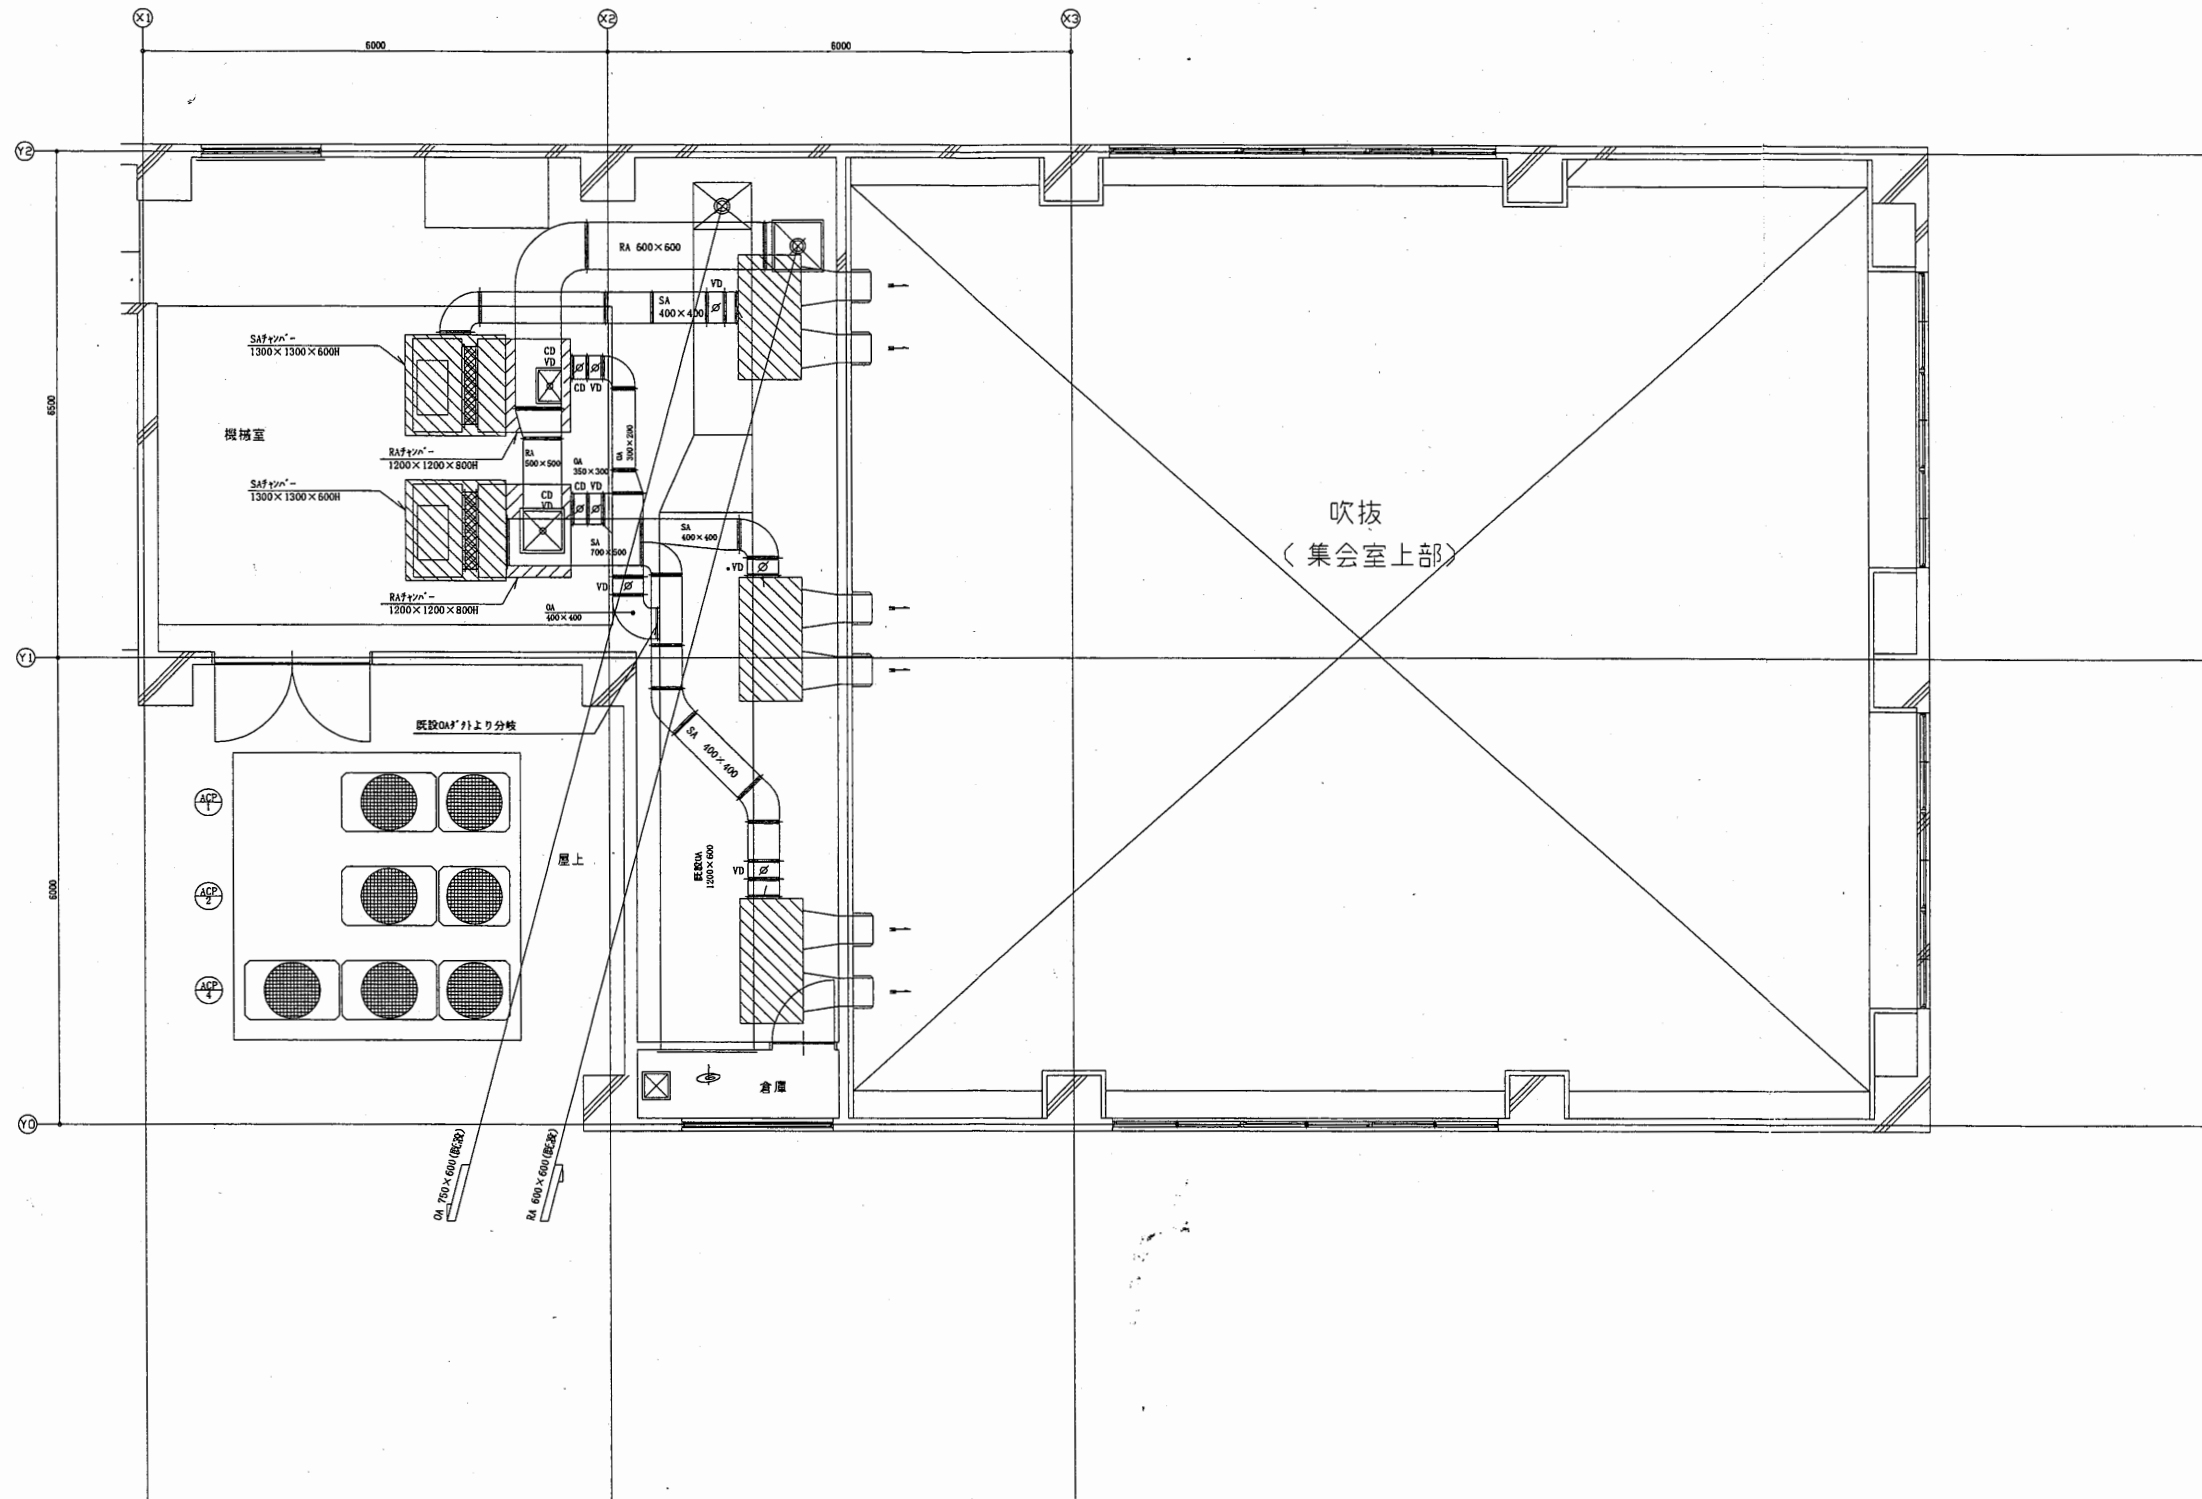

逸見行政C


工事名	追浜行政センターほか9か所建築基準法第12条定期点検業務委託		設計者資格 氏名	級建築士登録第 号		課長	主査等	担当者	横須賀市 財政部 FM推進課
図面名称	4F空調ダクト図	図番	縮尺	1:100	作図	平成 年 月 日			

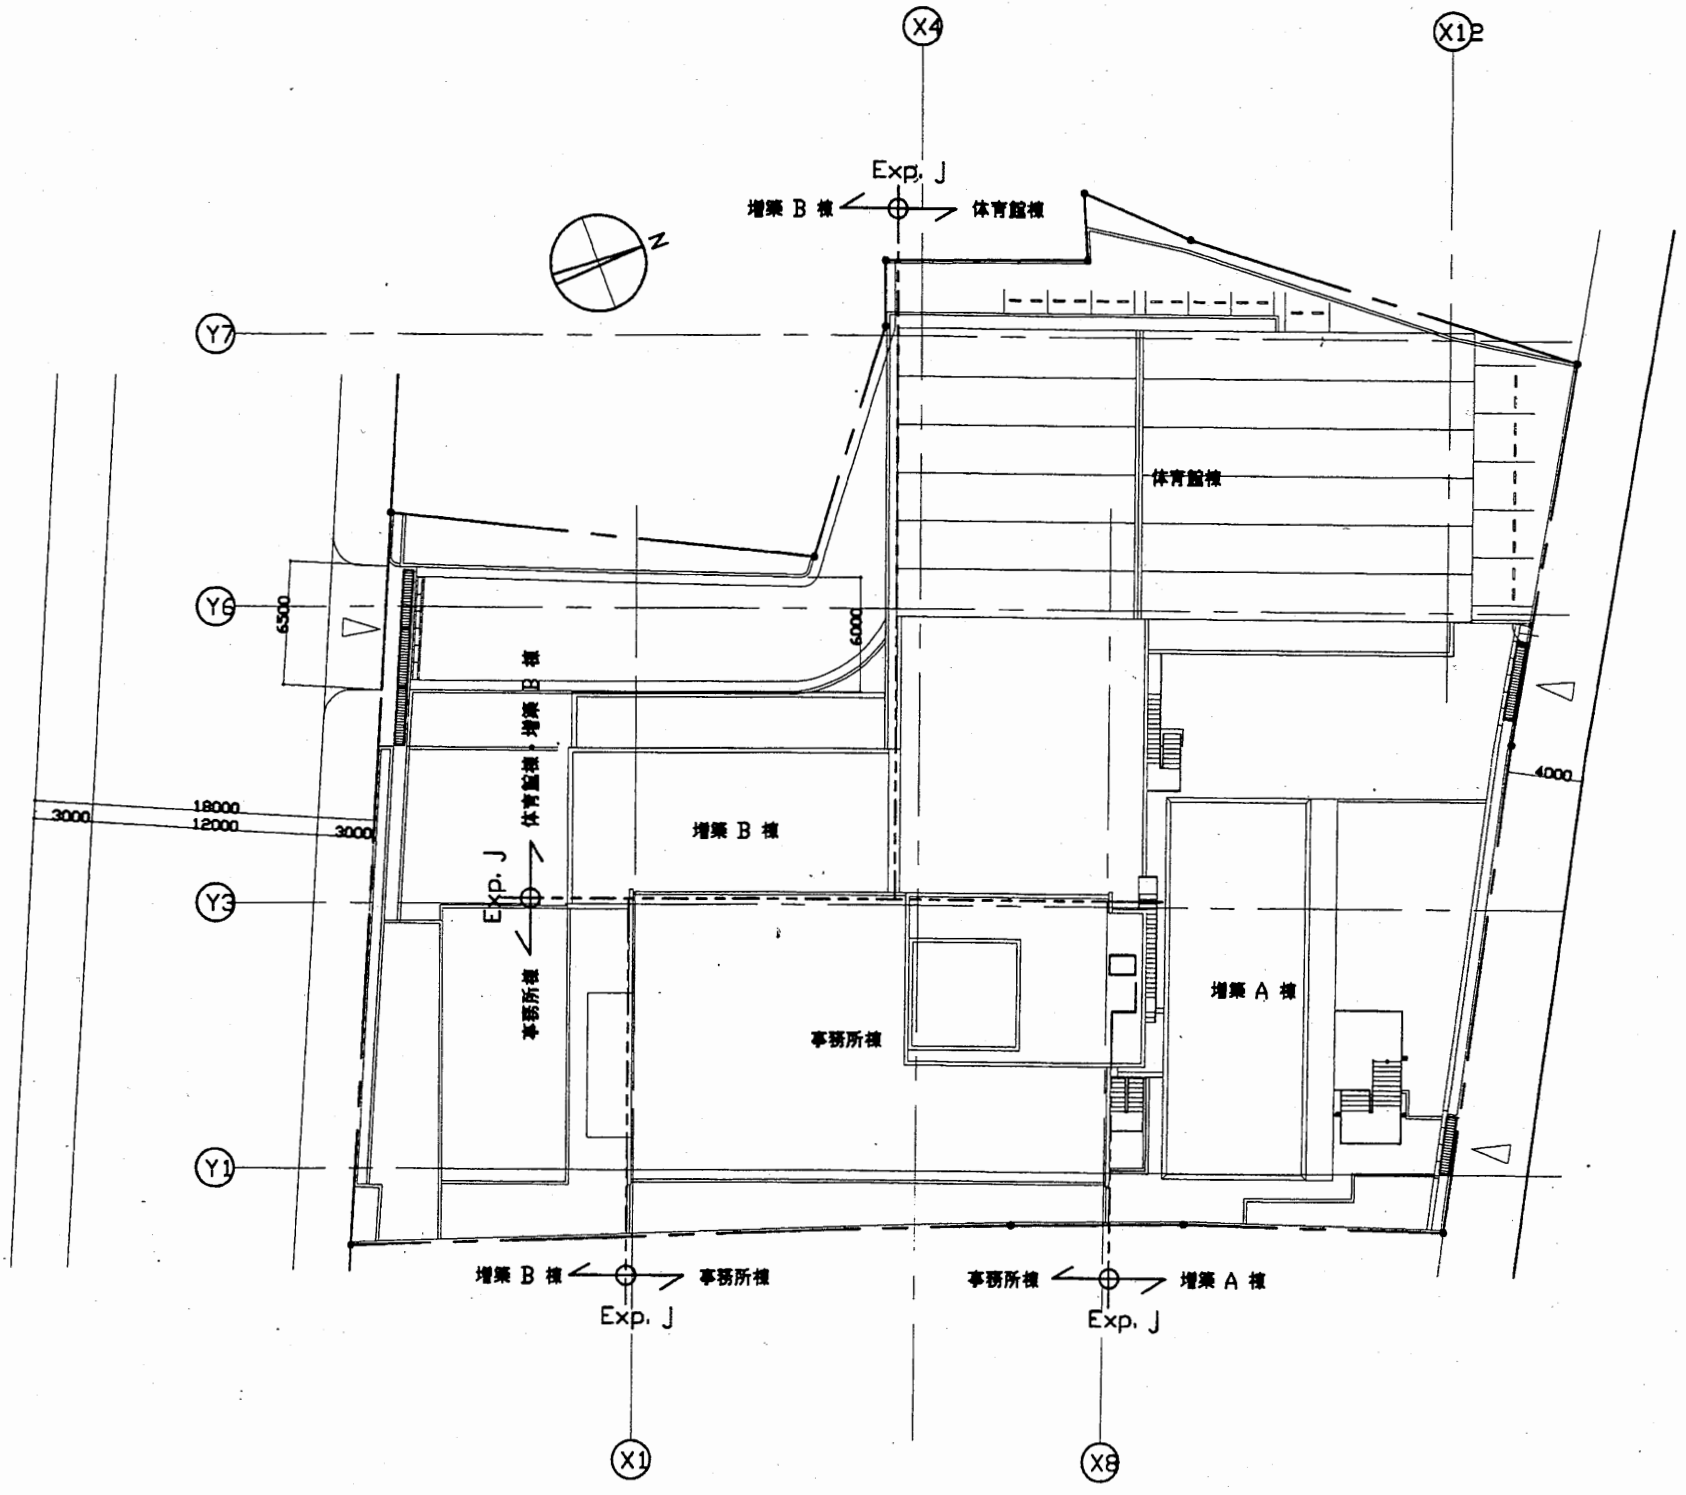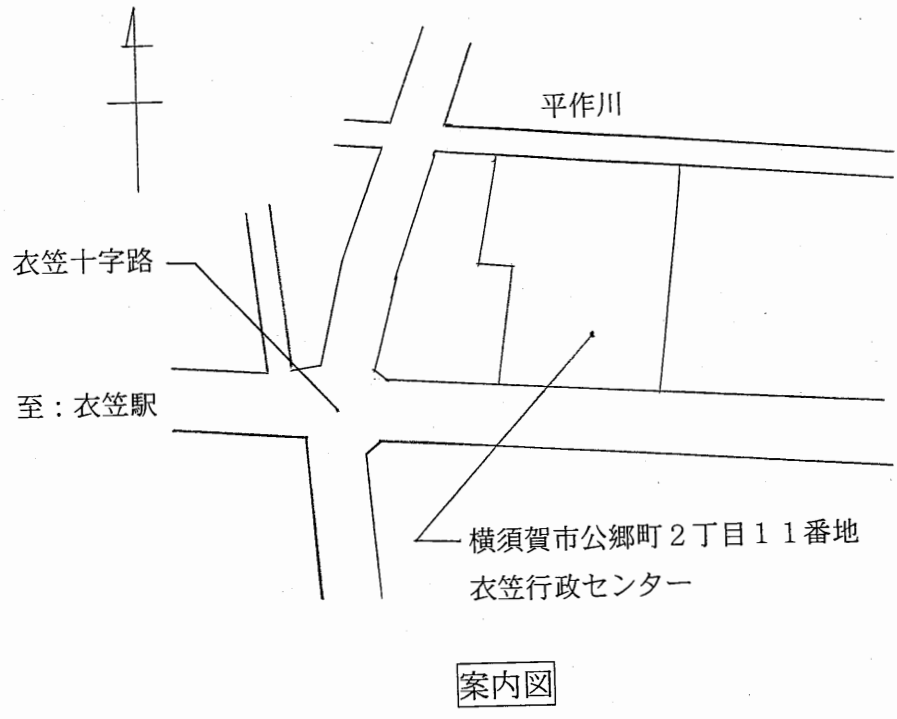


配置図 S 1:400

衣笠行政 C

工事名	追浜行政センターほか9か所建築基準法第12条定期点検業務委託			設計者資格 氏名	級建築士登録第 号			課長	主査等	担当者	横須賀市 財政部 FM推進課
図面名称	案内・配置図	図番	縮尺	1:400	作図	平成 年 月 日					

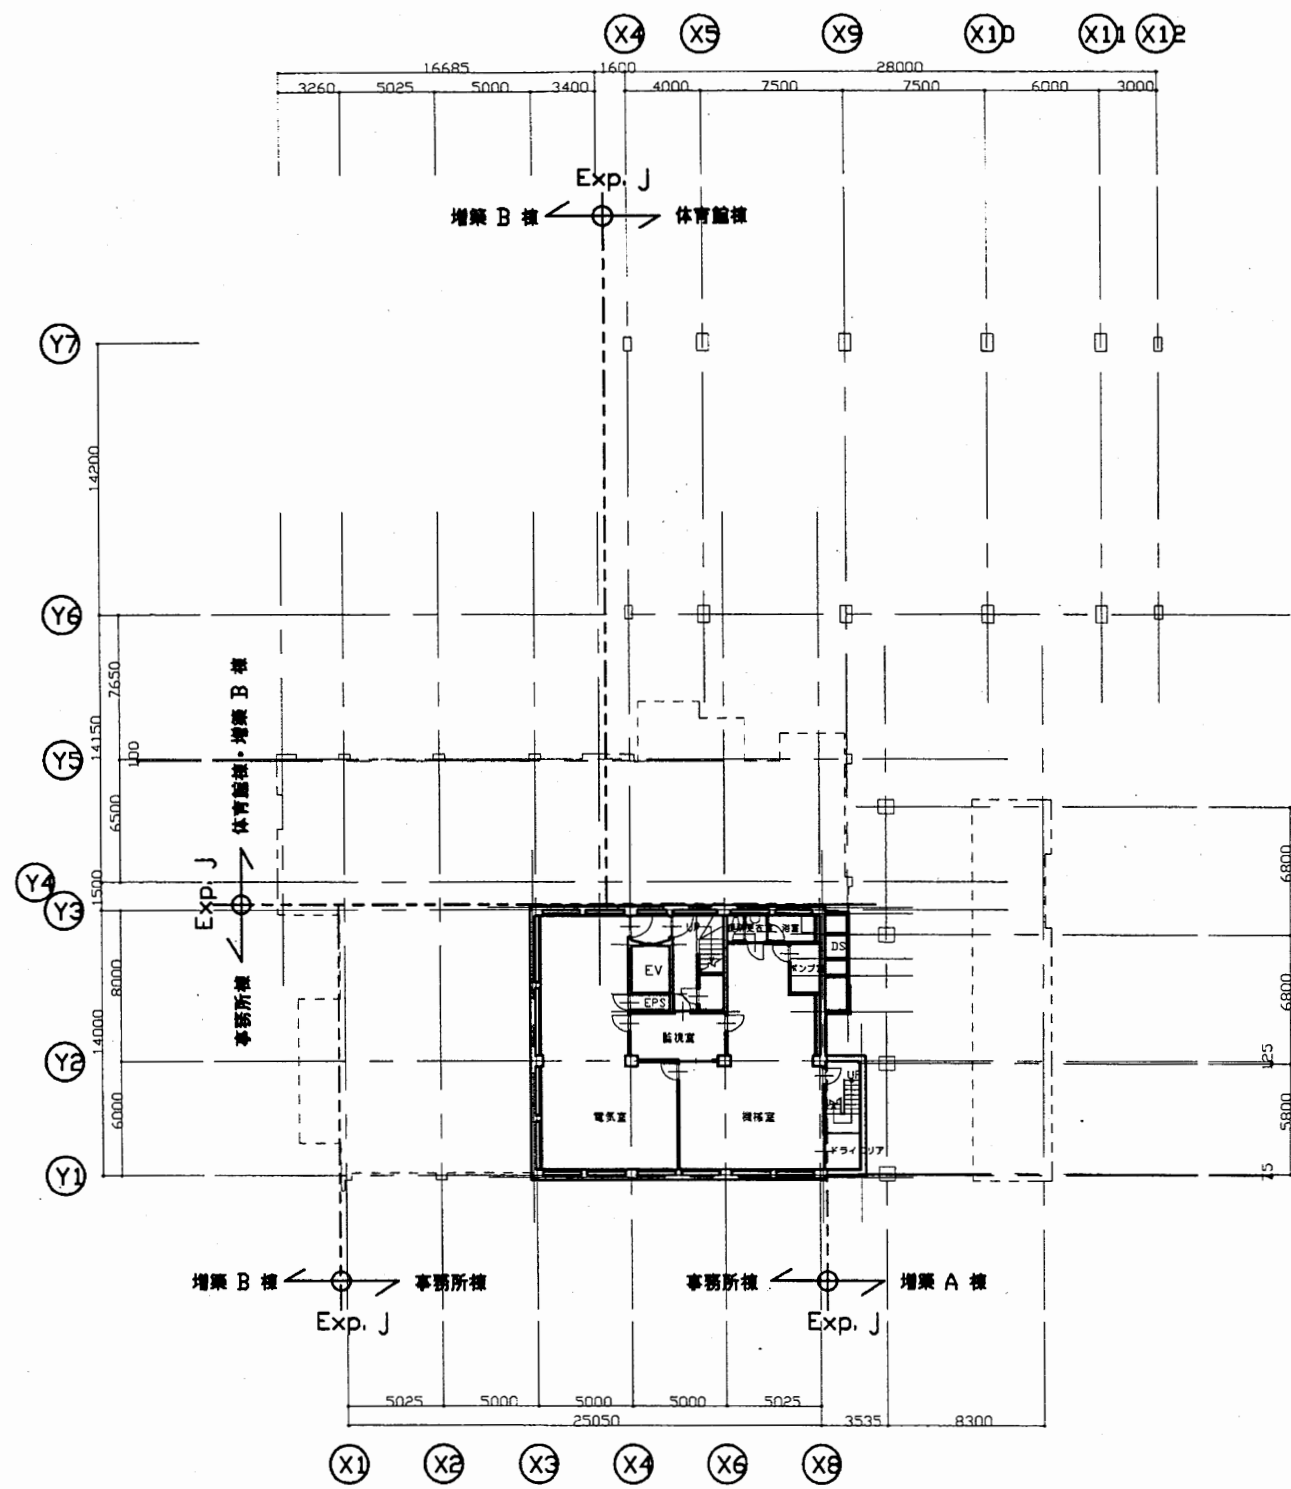


地下1階平面図 S1:400

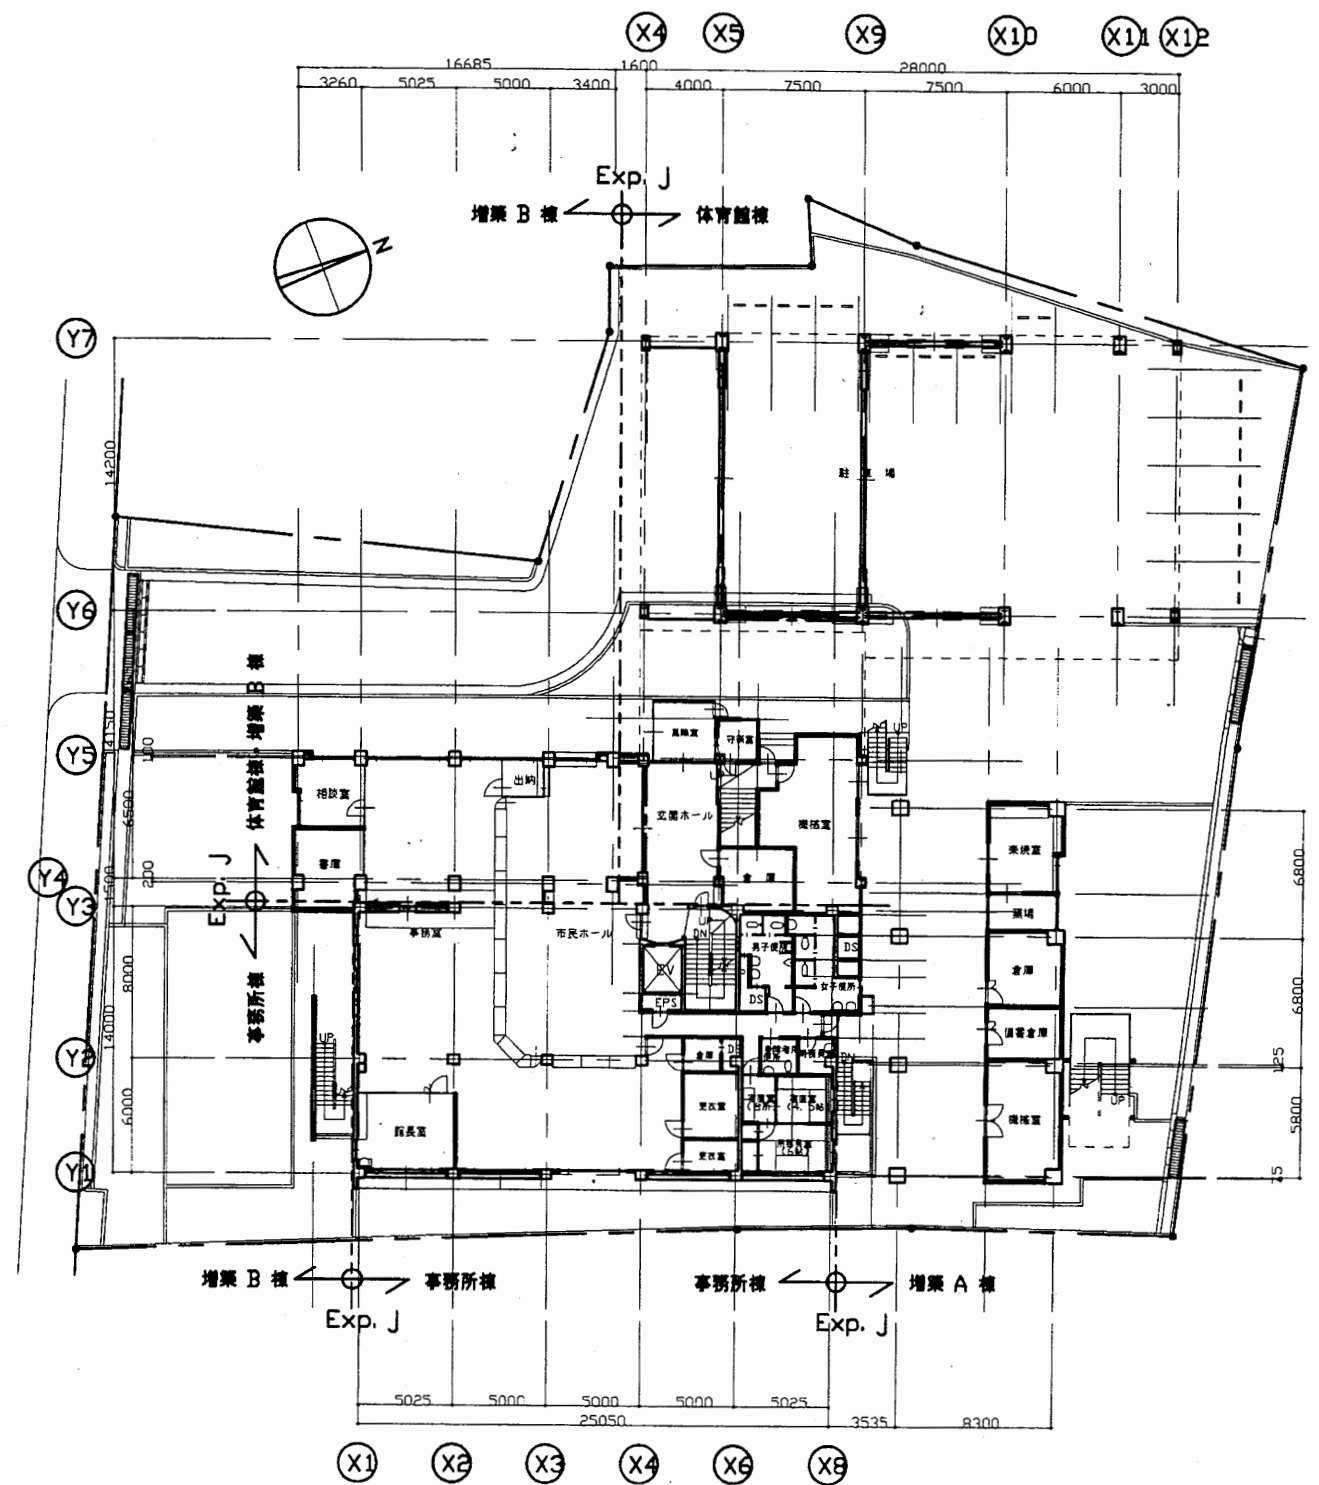


地下1階平面図 S1:400

工事名	追浜行政センターほか9か所建築基準法第12条定期点検業務委託			設計者資格 氏名	級建築士登録第 号			課長	主査等	担当者	横須賀市 財政部 FM推進課
図面名称	地下1階平面図	図番	縮尺	1:400	作図	平成	年	月	日		

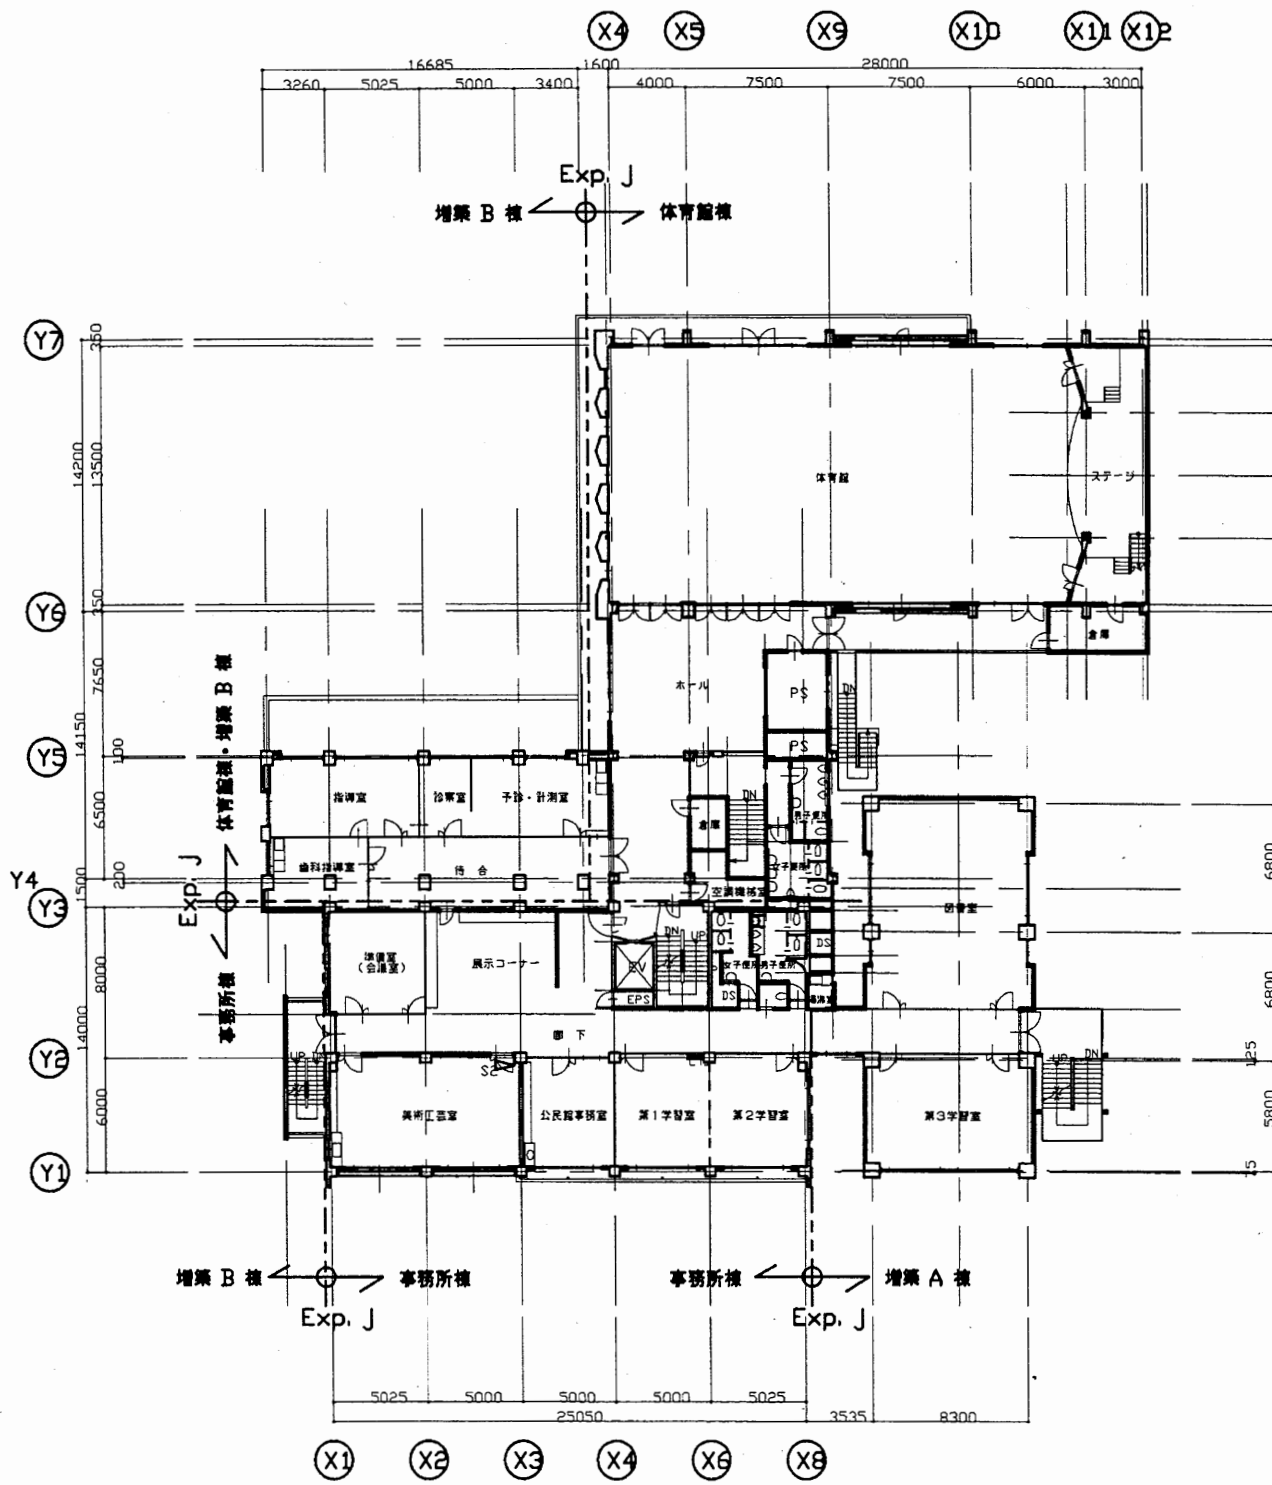


2階平面図 S1:400

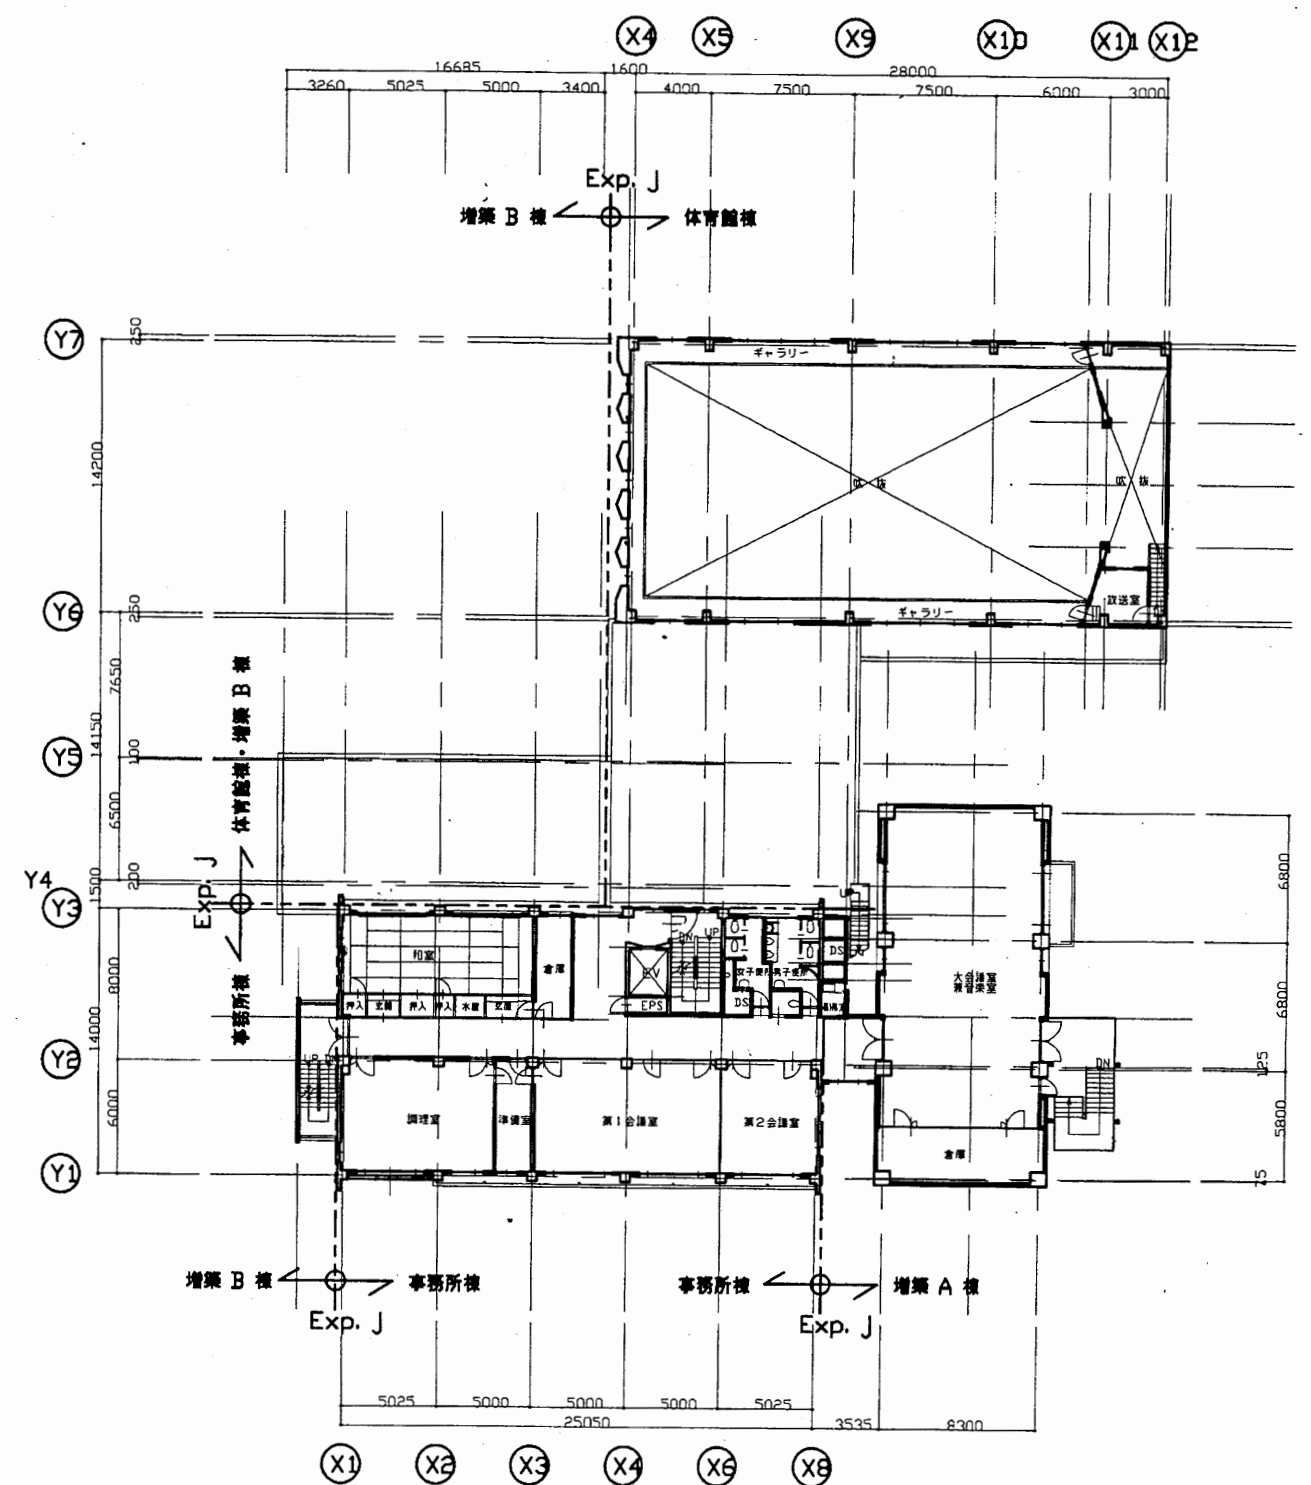


3階平面図 S1:400

工事名	追浜行政センターほか9か所建築基準法第12条定期点検業務委託			設計者資格 氏名	級建築士登録第 号			課長	主査等	担当者	横須賀市 財政部 FM推進課
図面名称	2階・3階平面図	図番		縮尺	1:400	作図	平成 年 月 日				

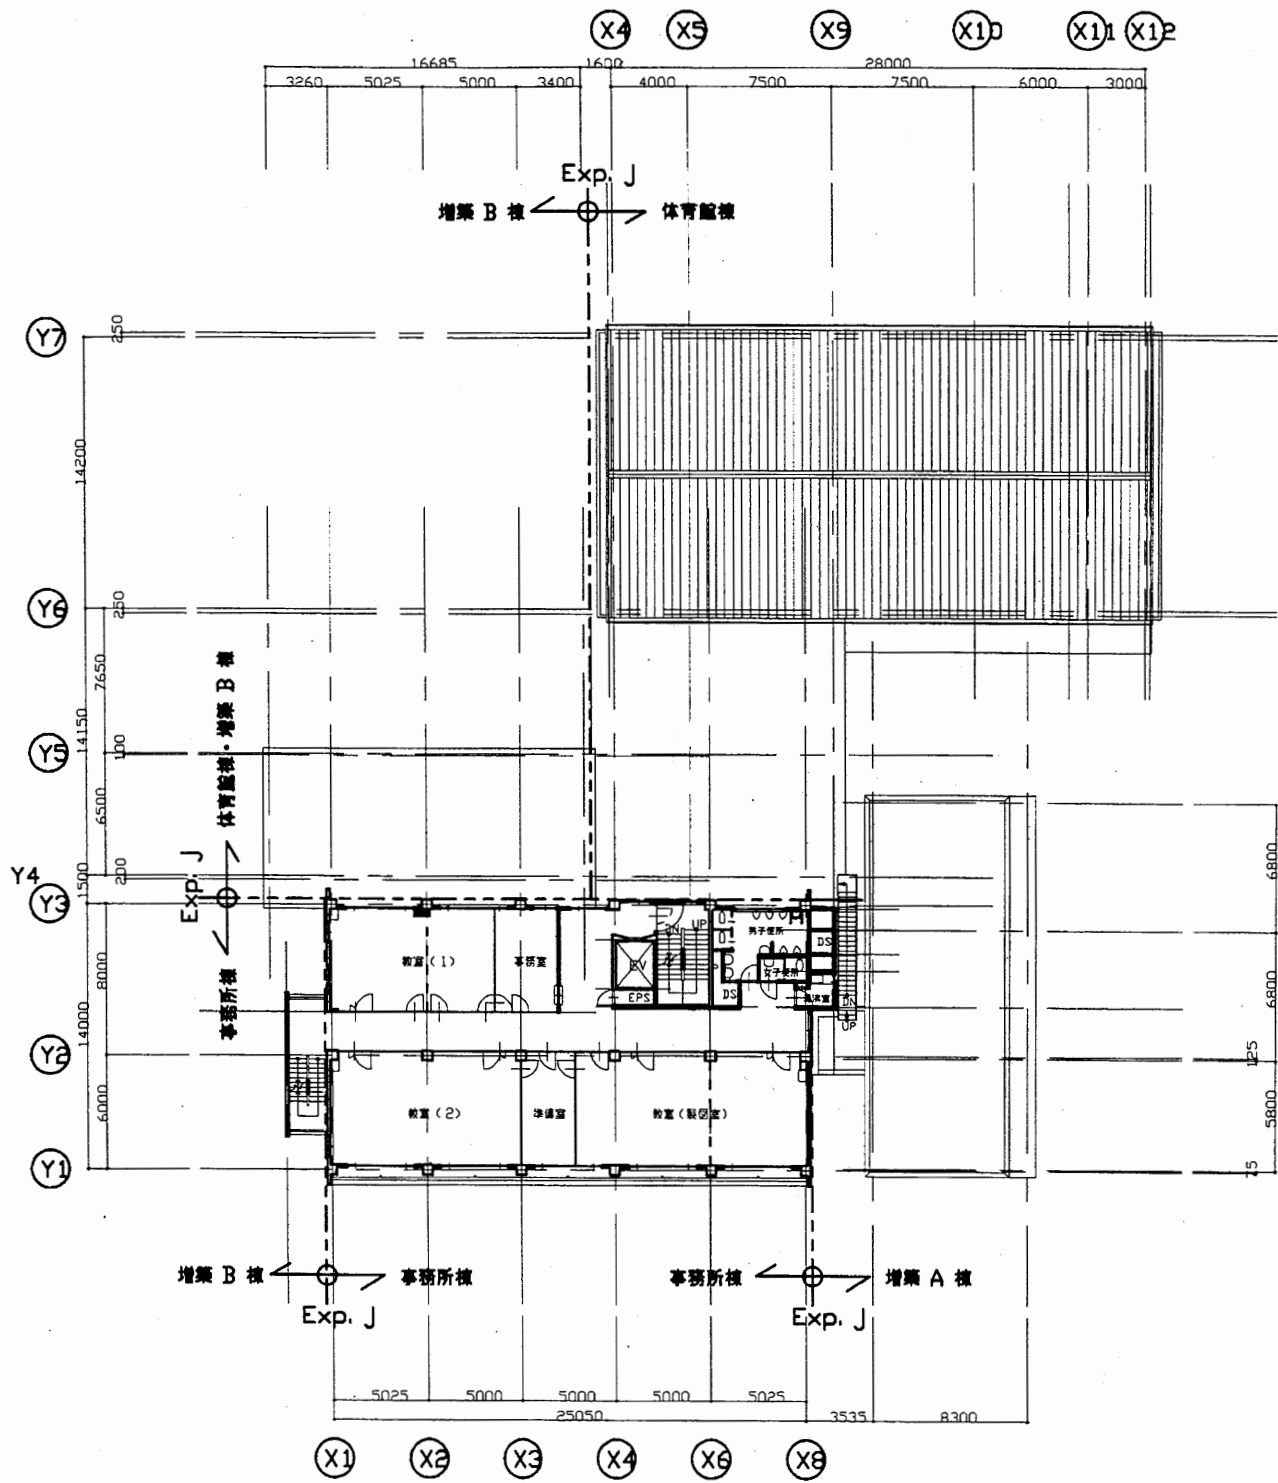


4階平面図 S1:400

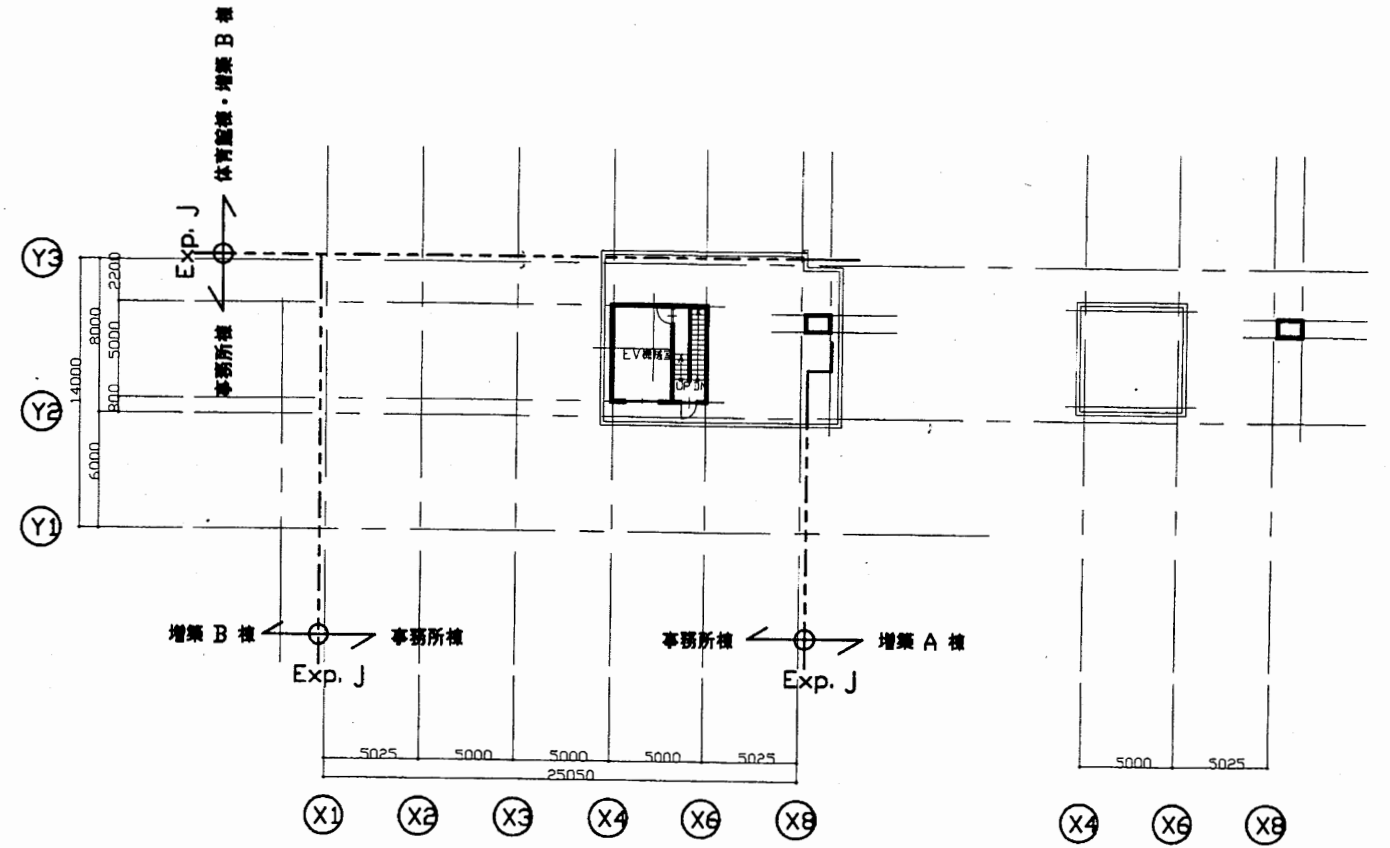

屋階平面図 S1:400


PH平面図 S1:400

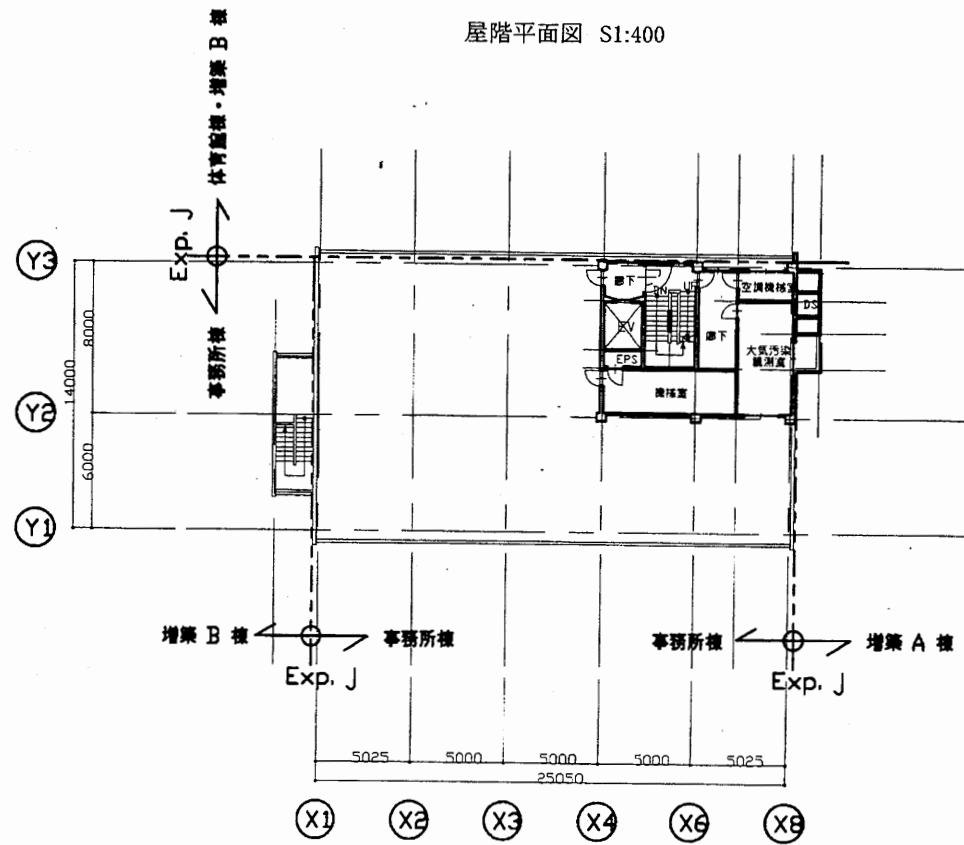

5階平面図 S1:400

工事名	追浜行政センターほか9か所建築基準法第12条定期点検業務委託		設計者資格 氏名	級建築士登録第 号		課長	主査等	担当者	横須賀市 財政部 FM推進課
図面名称	4階・屋階平面図	図番	縮尺	1:400	作図	平成 年 月 日			


事務所棟 ← Exp. J → 増築 A 棟

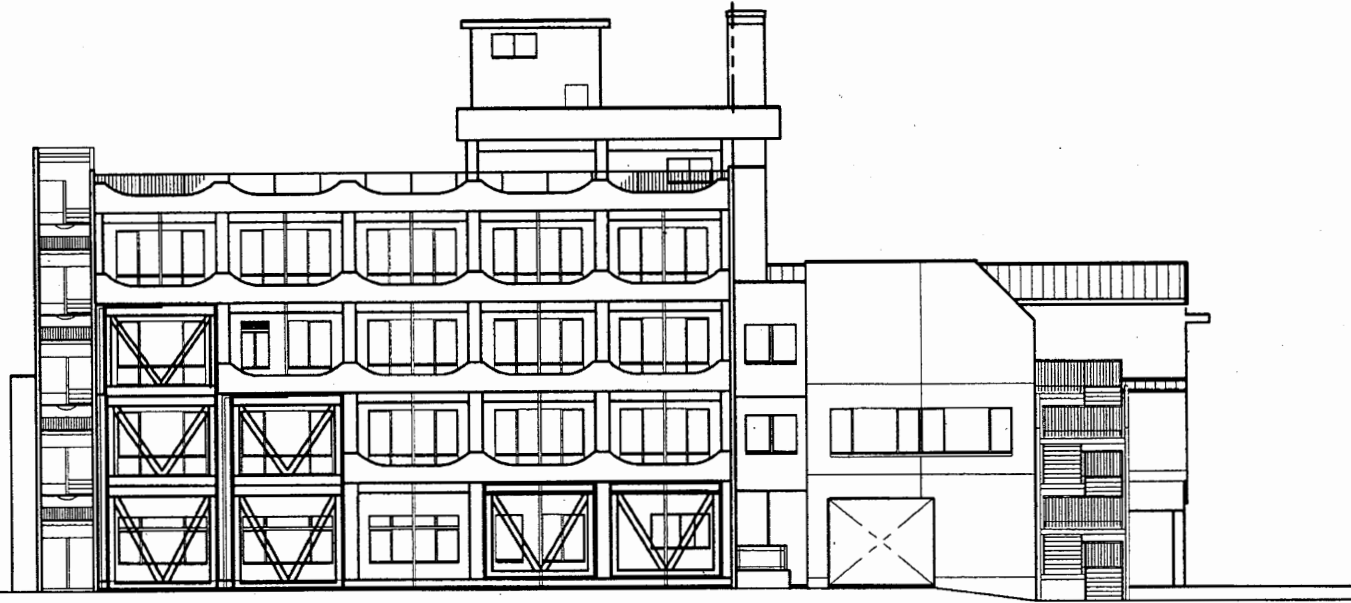

X1 X2 X3 X4 X6 X8 X12

東側立面図 S 1:300

Exp. J ; 体育館棟・増築 B 棟 ← Exp. J → 事務所棟

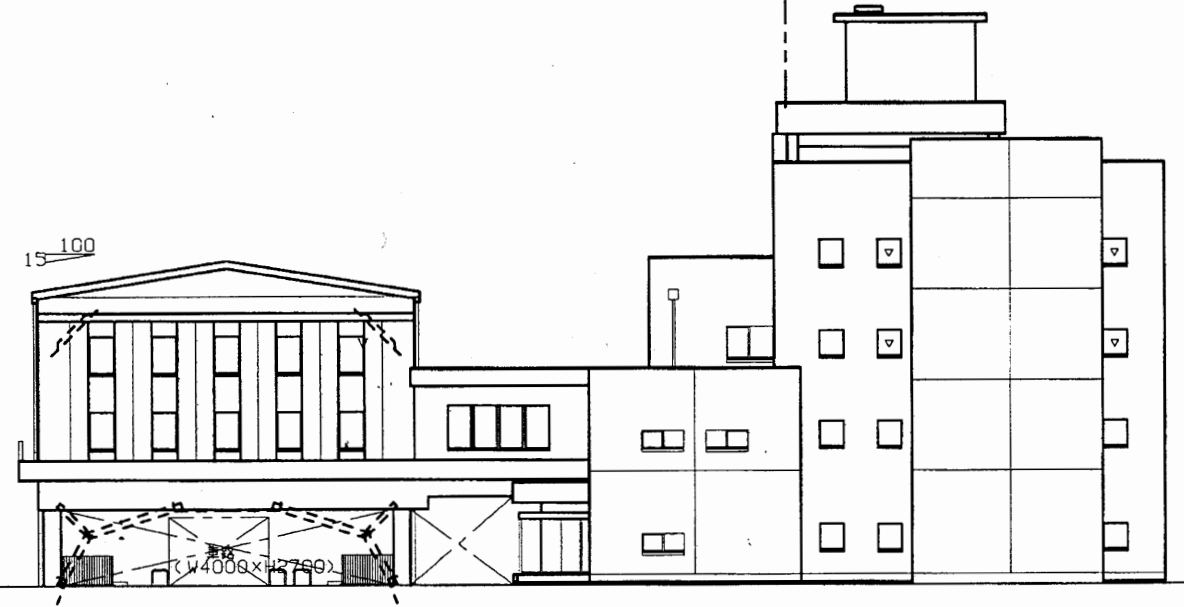

Y7 Y6 Y5 Y4 Y3 Y2 Y1

南側立面図 S 1:300

衣笠行政C

工事名	追浜行政センターほか9か所建築基準法第12条定期点検業務委託		設計者資格 氏名	級建築士登録第 号			課長	主査等	担当者	横須賀市 財政部 FM推進課
図面名称	東・南側立面図	図番	縮尺	1:300	作図	平成 年 月 日				



X12 X11 X10 X9 X5 X4 X3 X2 X1

西側立面図 S 1:300


Y1 Y2 Y3 Y4 Y5 Y6 Y7

北側立面図 S 1:300


衣笠行政C

工事名	追浜行政センターほか9か所建築基準法第12条定期点検業務委託		設計者資格 氏名	級建築士登録第 号			課長	主査等	担当者	横須賀市 財政部 FM推進課
図面名称	西・北側立面図	図番	縮尺	1:300	作図	平成 年 月 日				

Exp. J
 増築 A 棟 ← ⊙ → 事務所棟

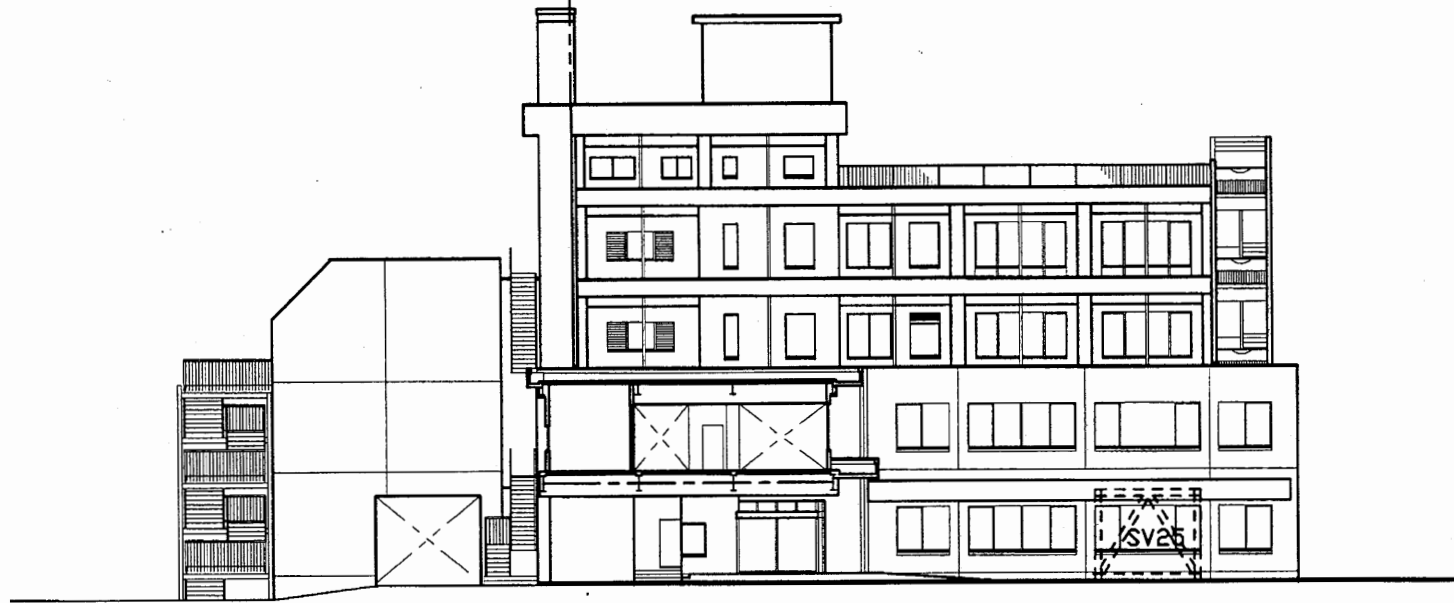



事務所棟西側立面図 S 1:300

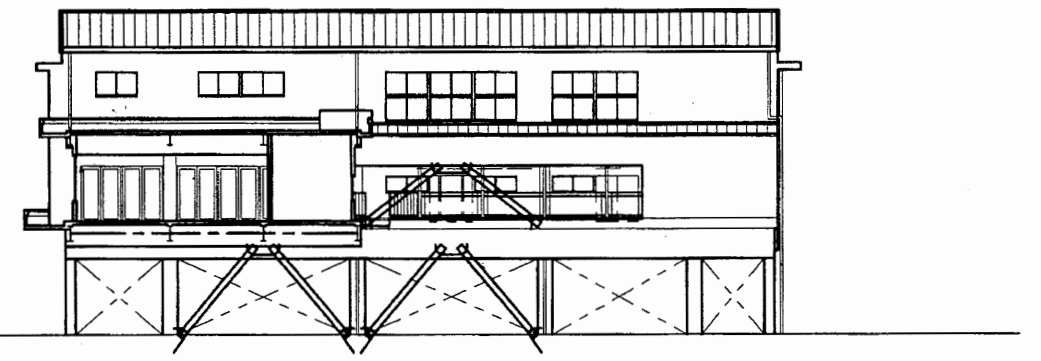

体育館棟東側立面図 S1:300



衣笠行政C

工事名	追浜行政センターほか9か所建築基準法第12条定期点検業務委託		設計者資格 氏名	級建築士登録第 号			課長	主査等	担当者	横須賀市 財政部 FM推進課
図面名称	西・東側立面図	図番	縮尺	1:300	作図	平成 年 月 日				

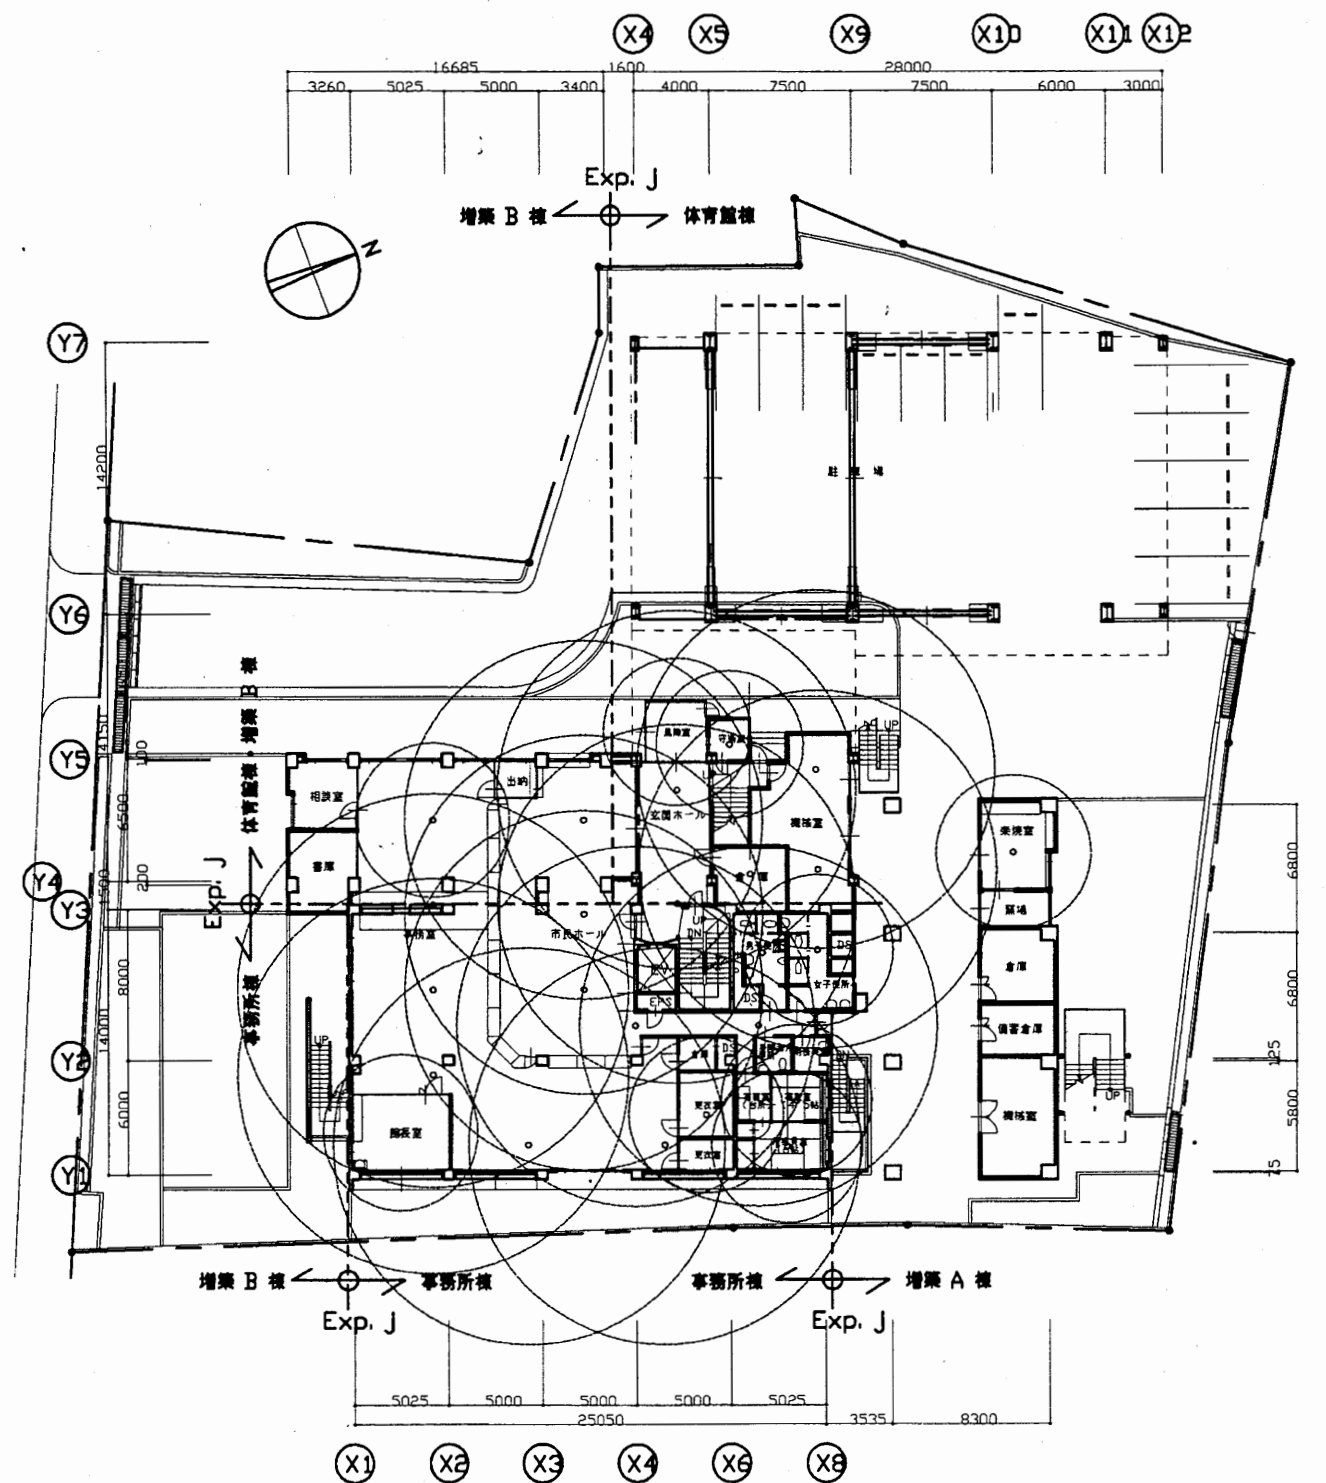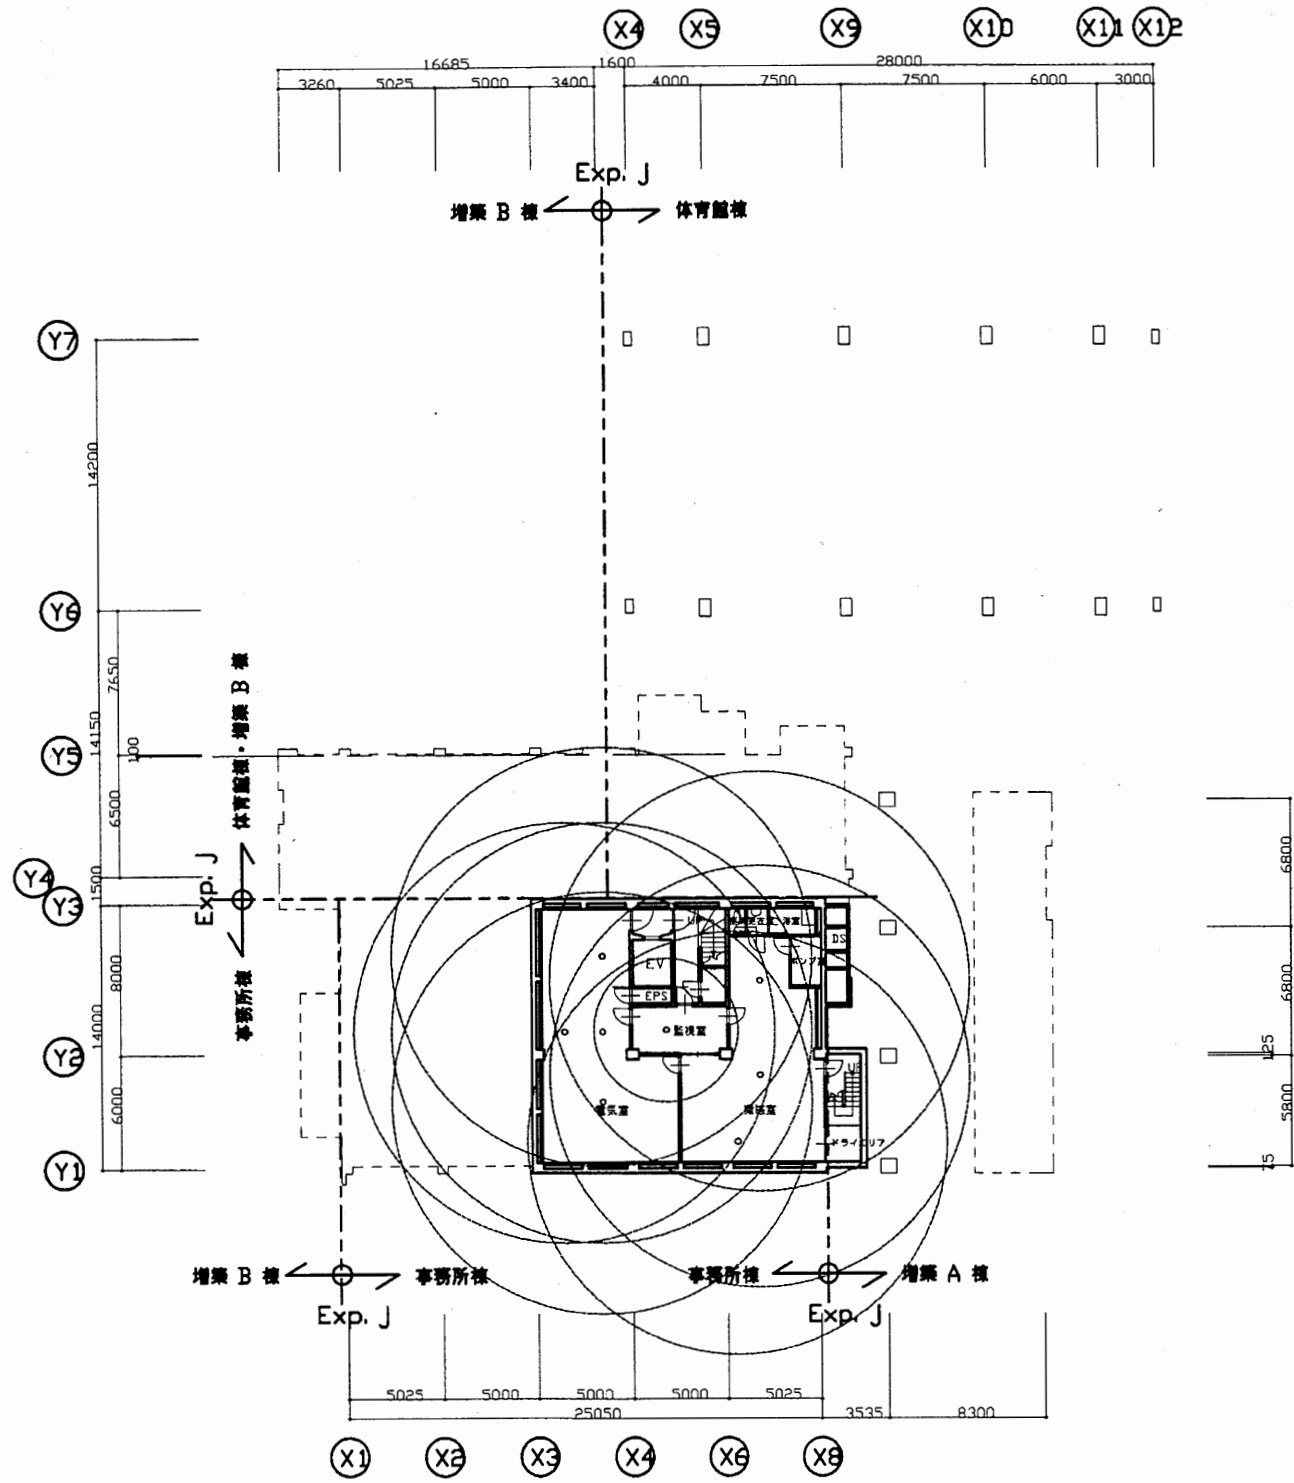




衣笠行政C

工事名	追浜行政センターほか9か所建築基準法第12条定期点検業務委託			設計者資格 氏名	級建築士登録第 号			課長	主査等	担当者	横須賀市 財政部 FM推進課
図面名称	1階・2階平面図	図番	縮尺	1:400	作図	平成	年	月	日		

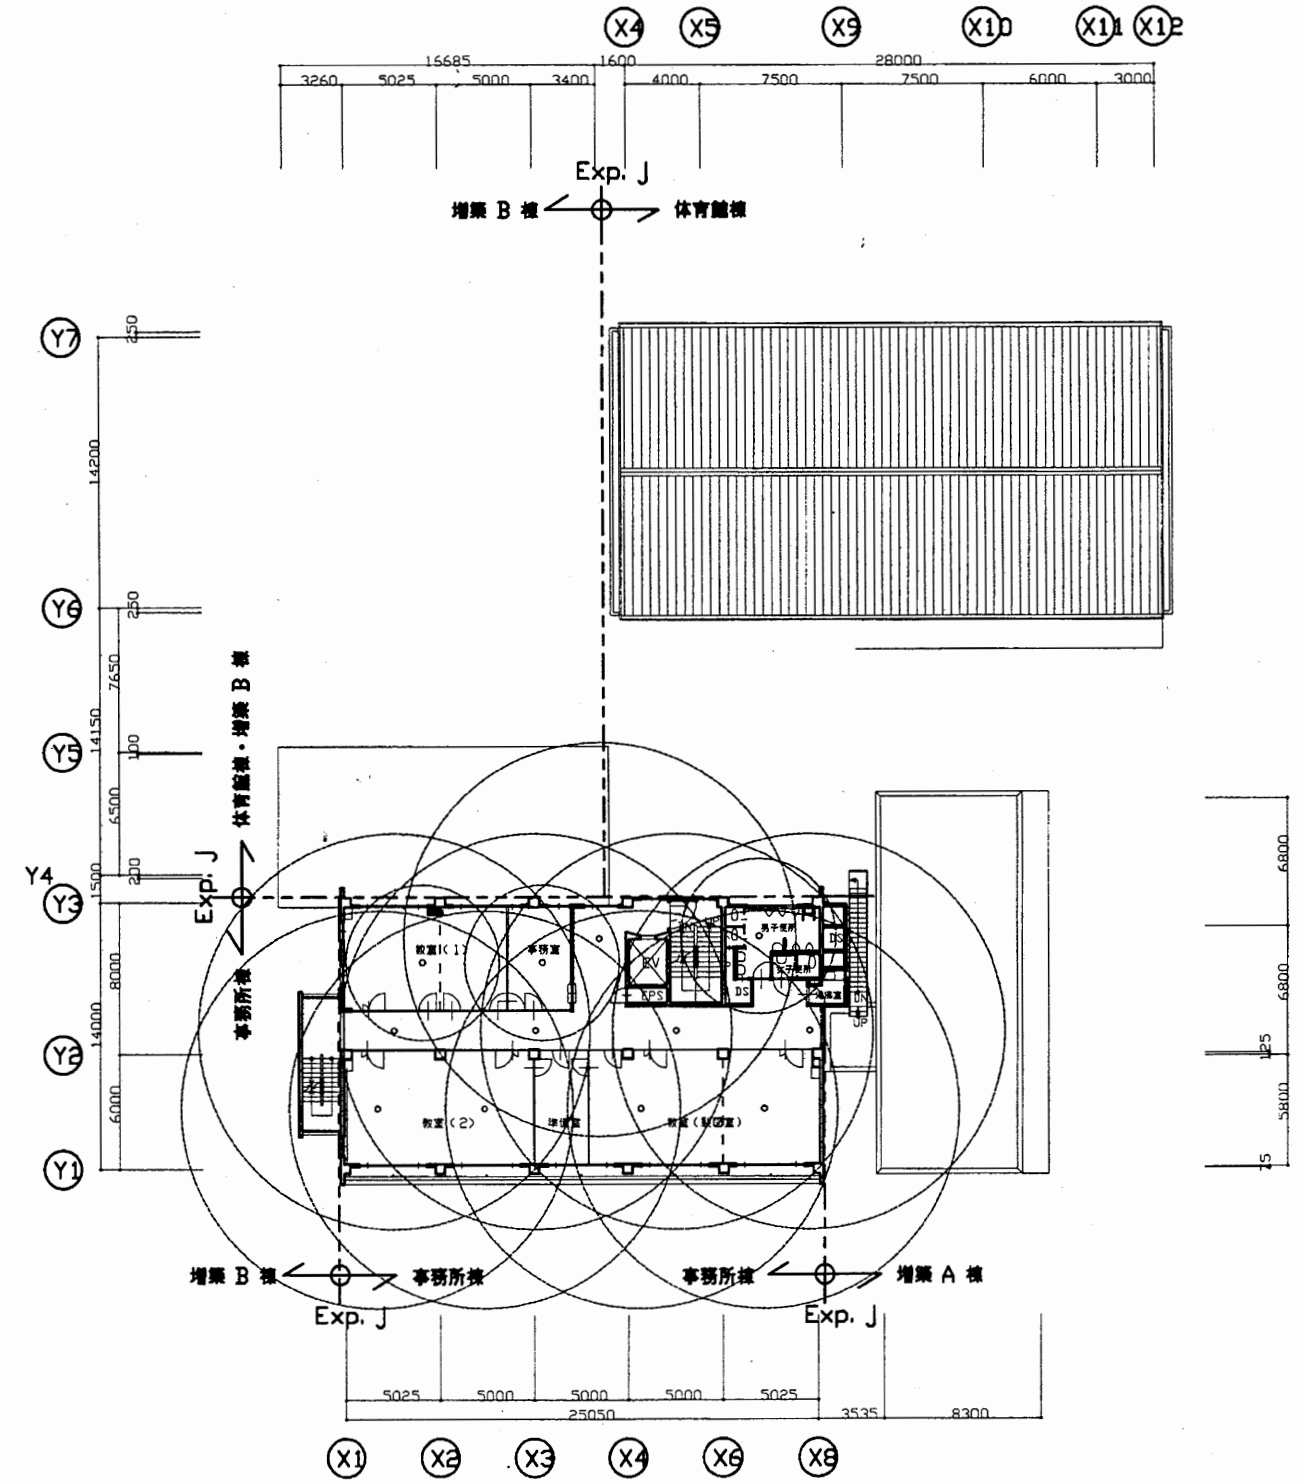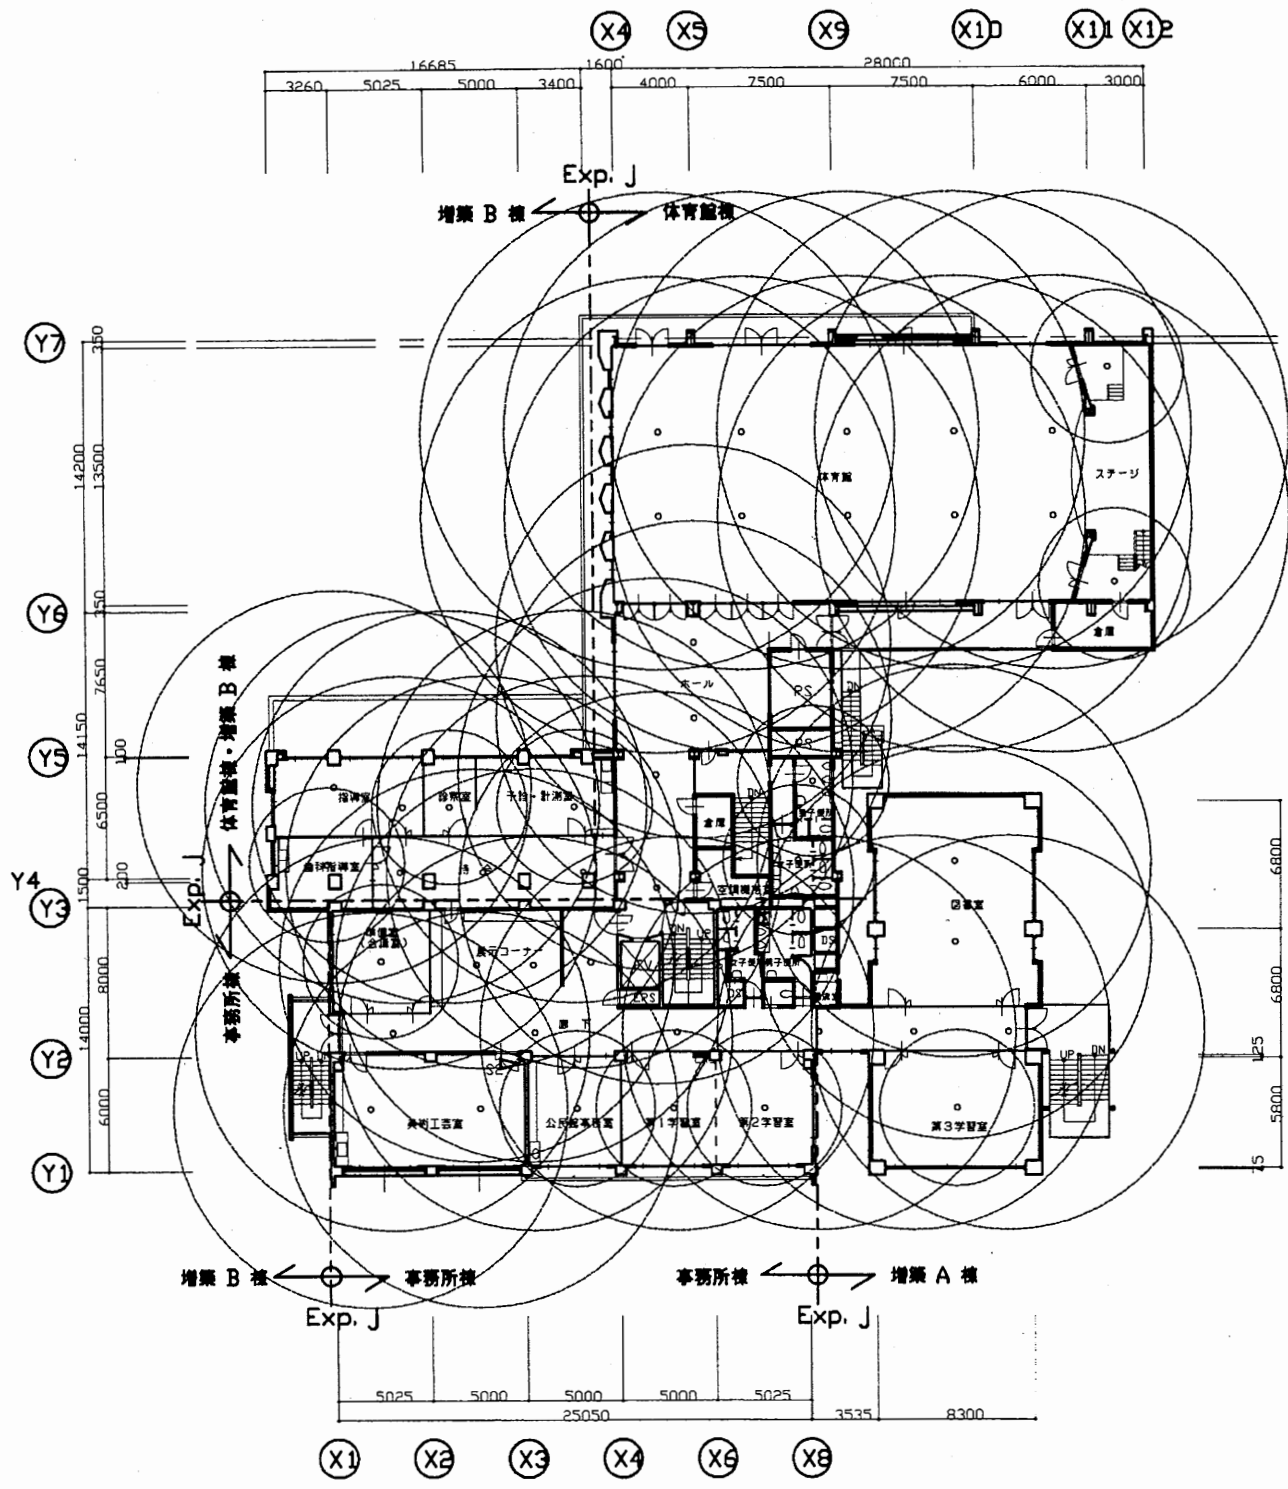


衣笠行政C

工事名	追浜行政センターほか9か所建築基準法第12条定期点検業務委託			設計者資格 氏名	級建築士登録第 _____ 号			課長	主査等	担当者	横須賀市 財政部 FM推進課
図面名称	2階・3階平面図	図番		縮尺	1:400	作図	平成	年	月	日	

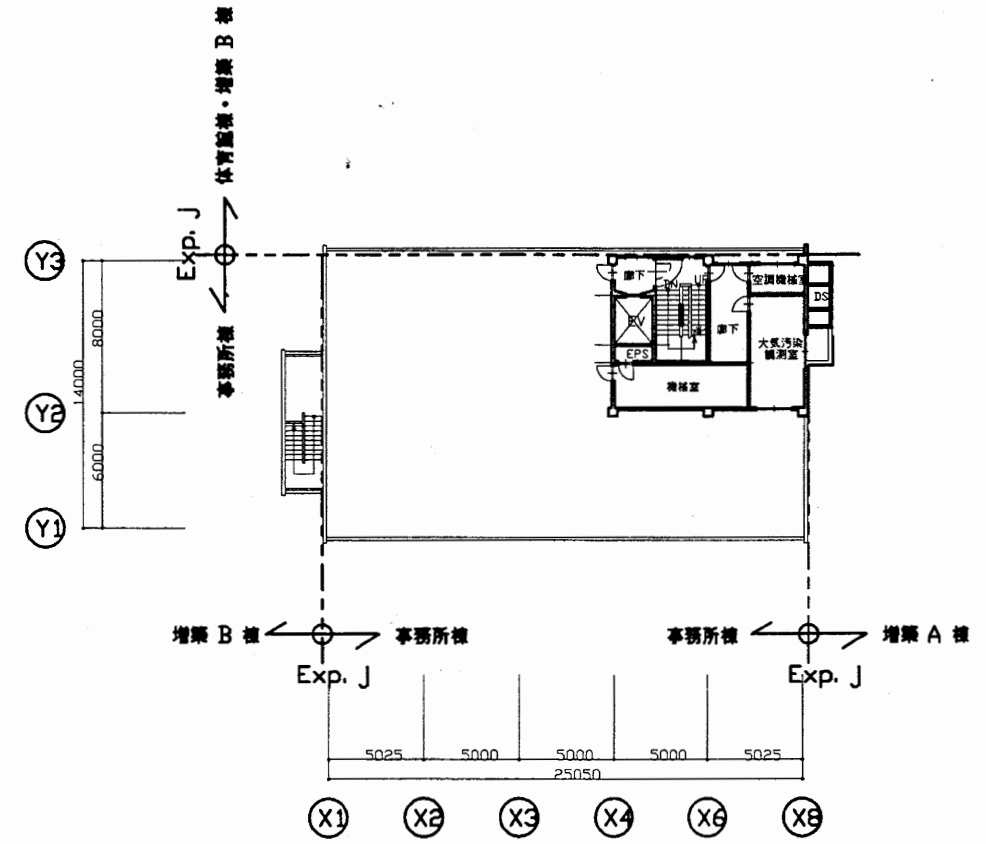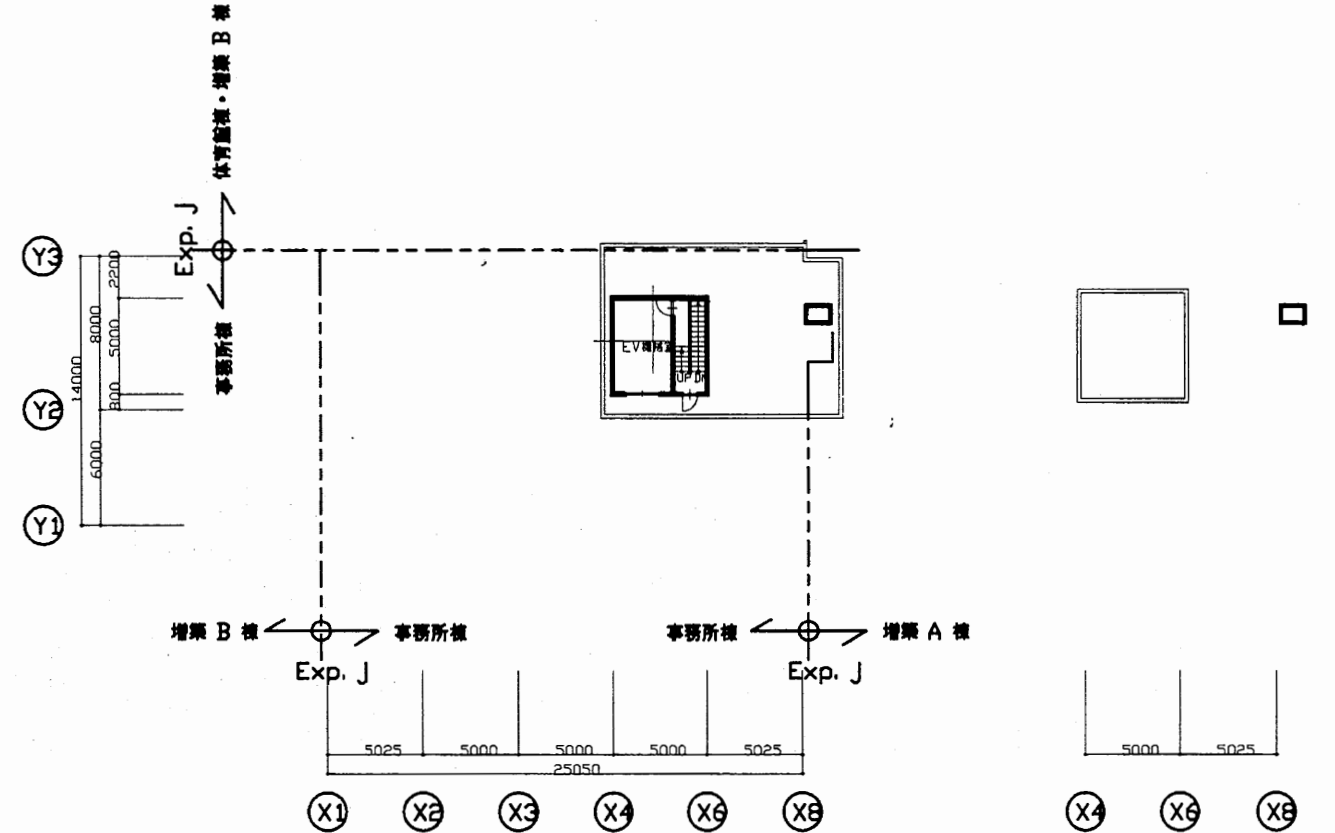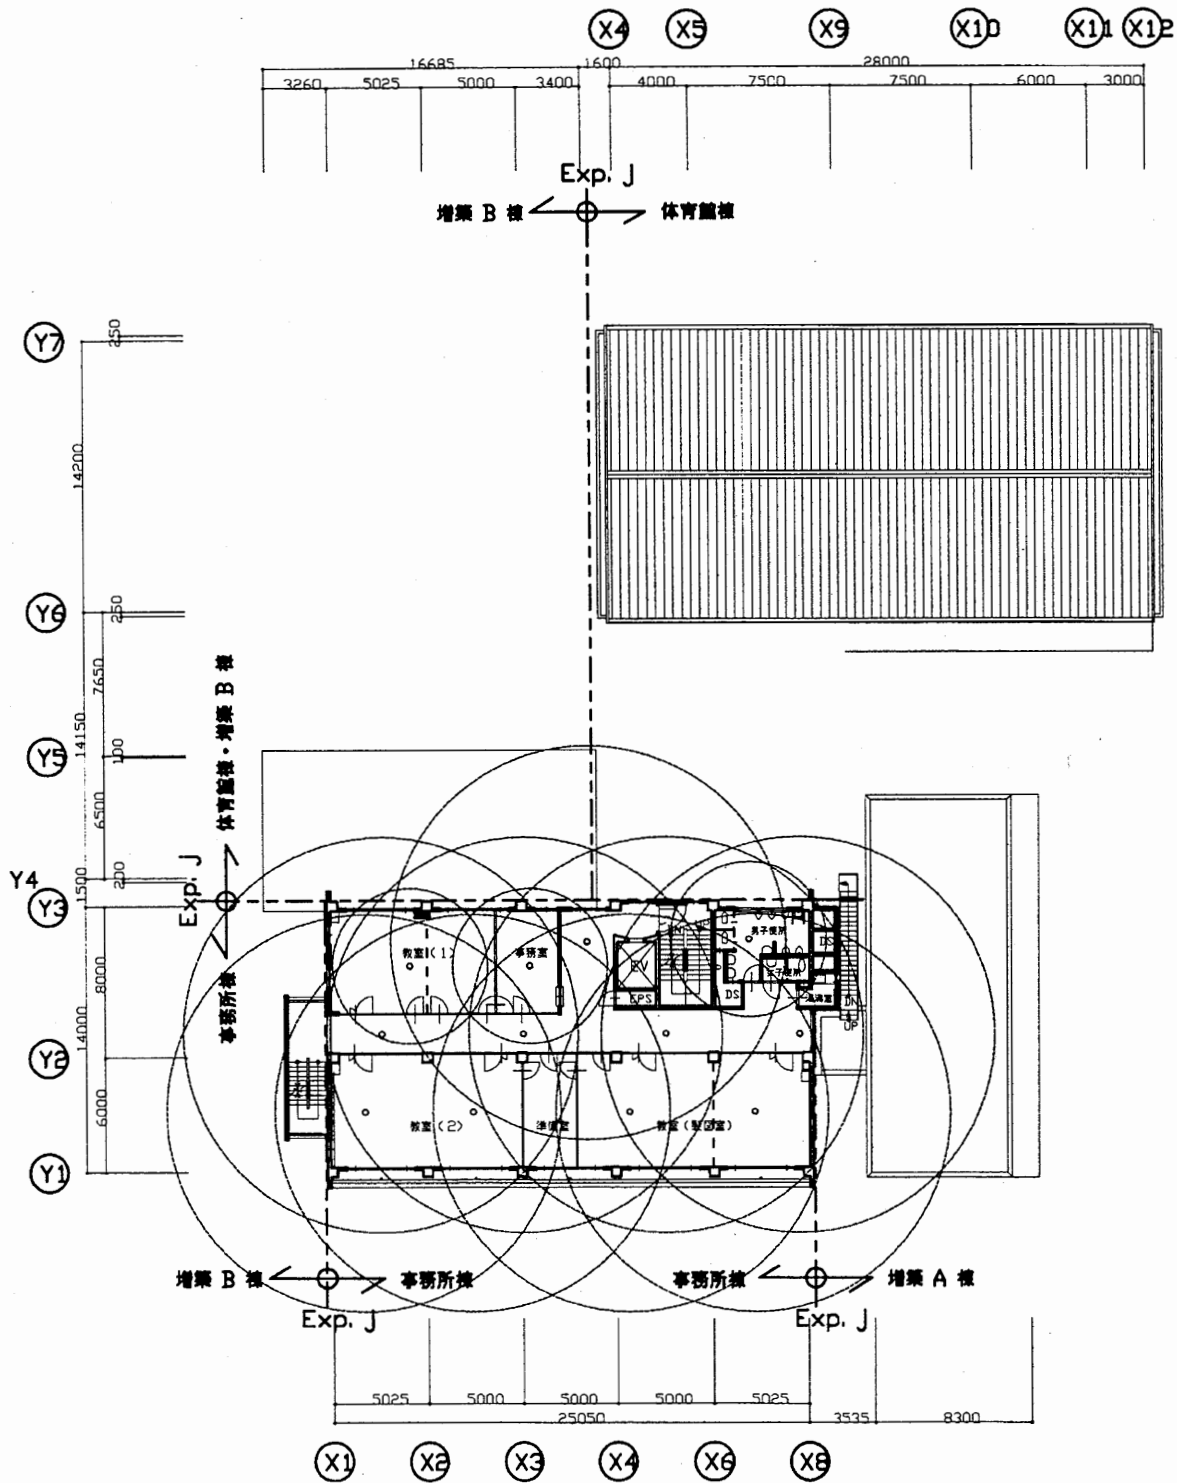


衣笠行政C

工事名	追浜行政センターほか9か所建築基準法第12条定期点検業務委託			設計者資格 氏名	級建築士登録第 号			課長	主査等	担当者	横須賀市 財政部 FM推進課
図面名称	4階・屋階平面図	図番	縮尺	1:400	作図	平成	年	月	日		

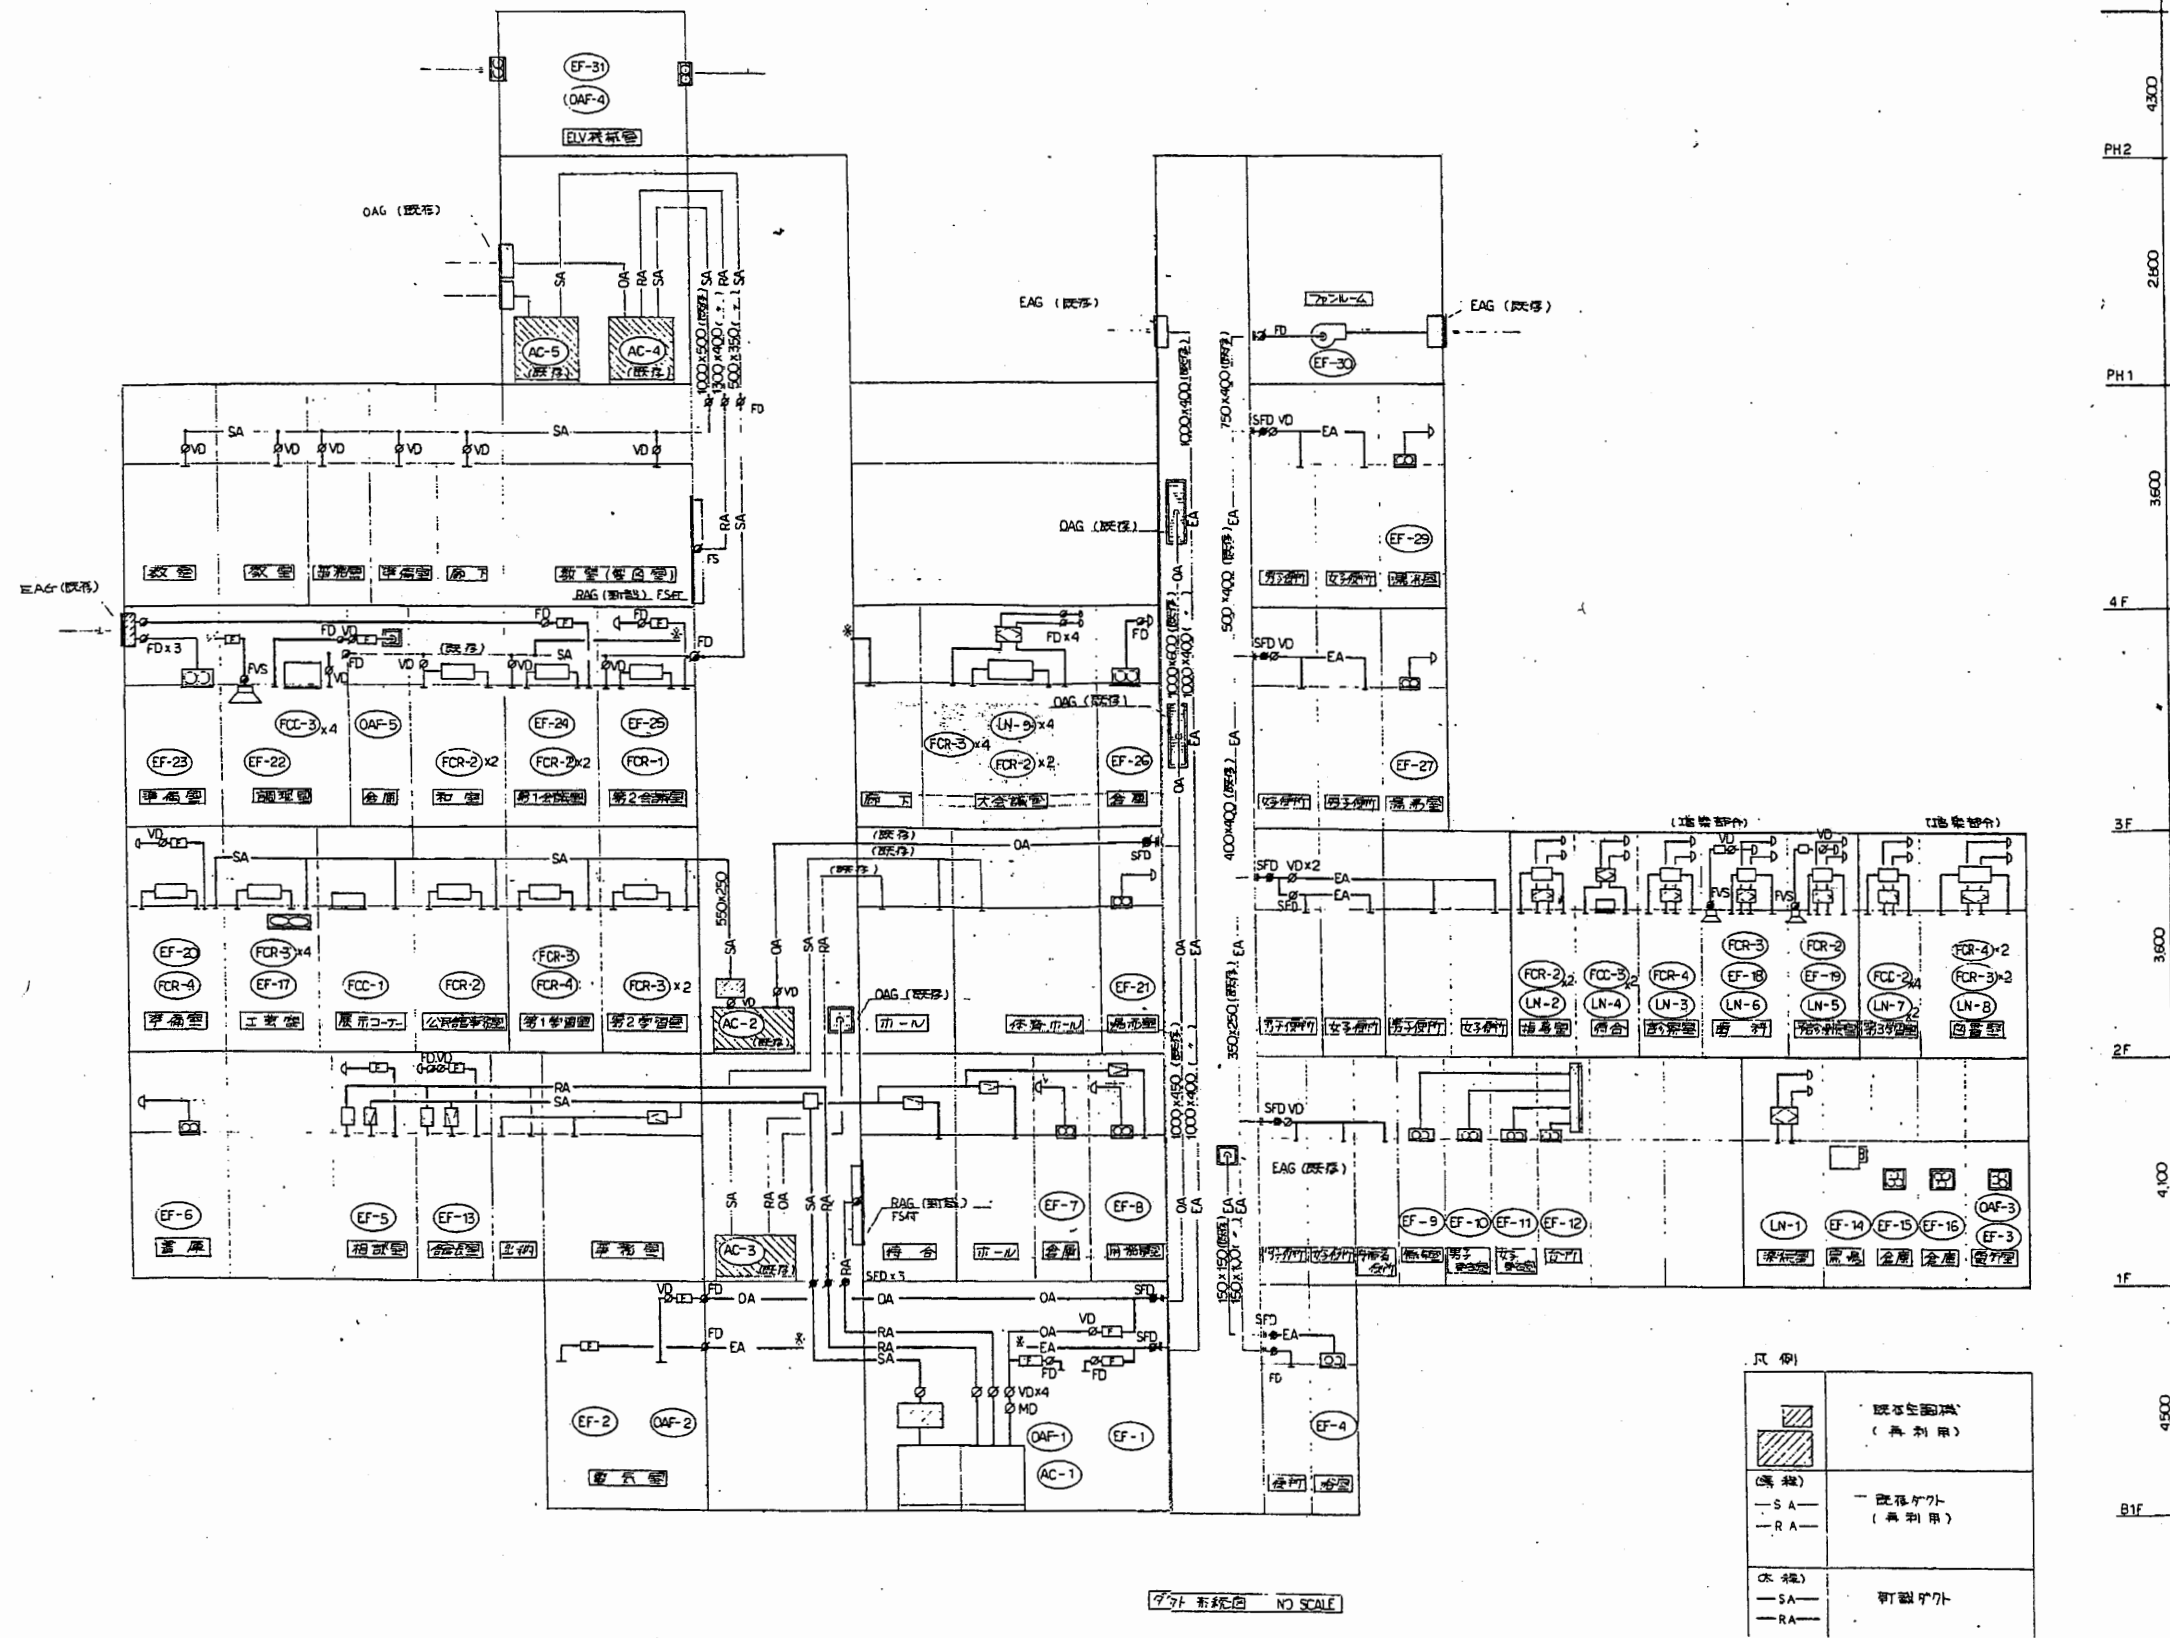


衣笠行政C

工事名	追浜行政センターほか9か所建築基準法第12条定期点検業務委託		設計者資格 氏名	級建築士登録第 _____ 号		課長	主査等	担当者	横須賀市 財政部 FM推進課
図面名称	空調・給水設備図	図番	縮尺	1:400	作図	平成 年 月 日			

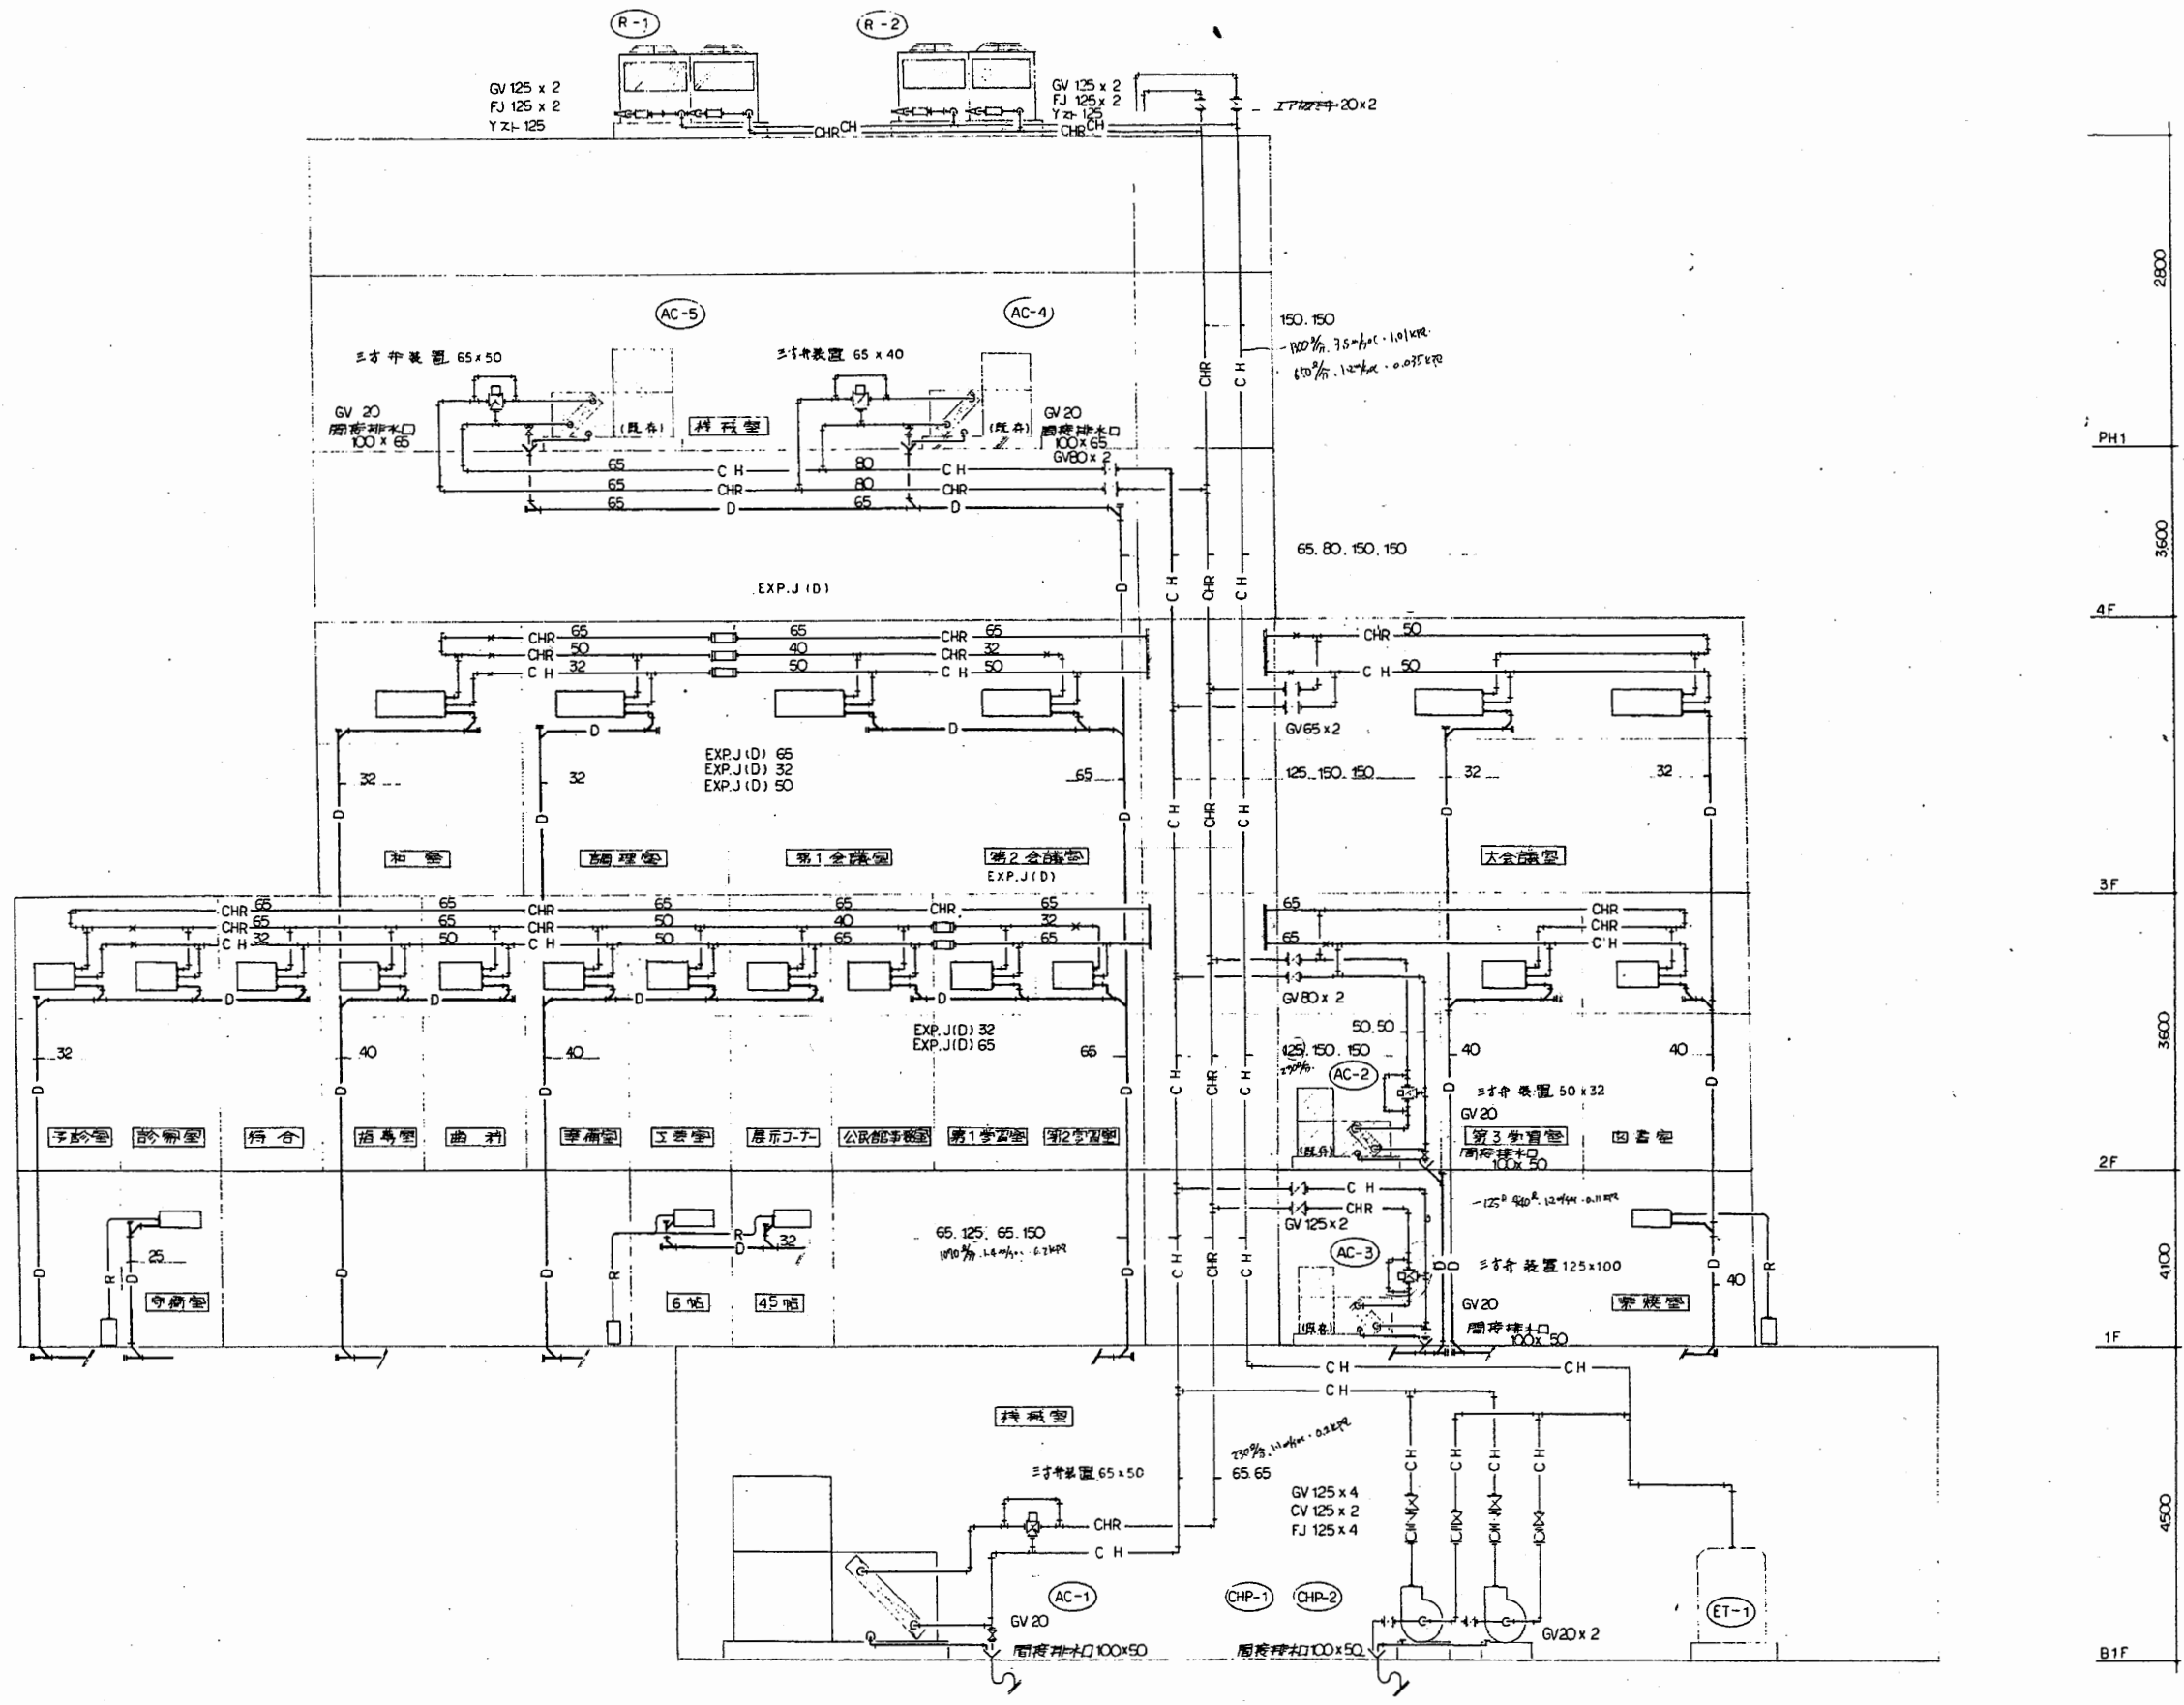

衣笠行政C

工事名	追浜行政センターほか9か所建築基準法第12条定期点検業務委託		設計者資格 氏名	級建築士登録第 号		課長	主査等	担当者	横須賀市 財政部 FM推進課
図面名称	空調・給水設備図	図番	縮尺	1:400	作図	平成 年 月 日			

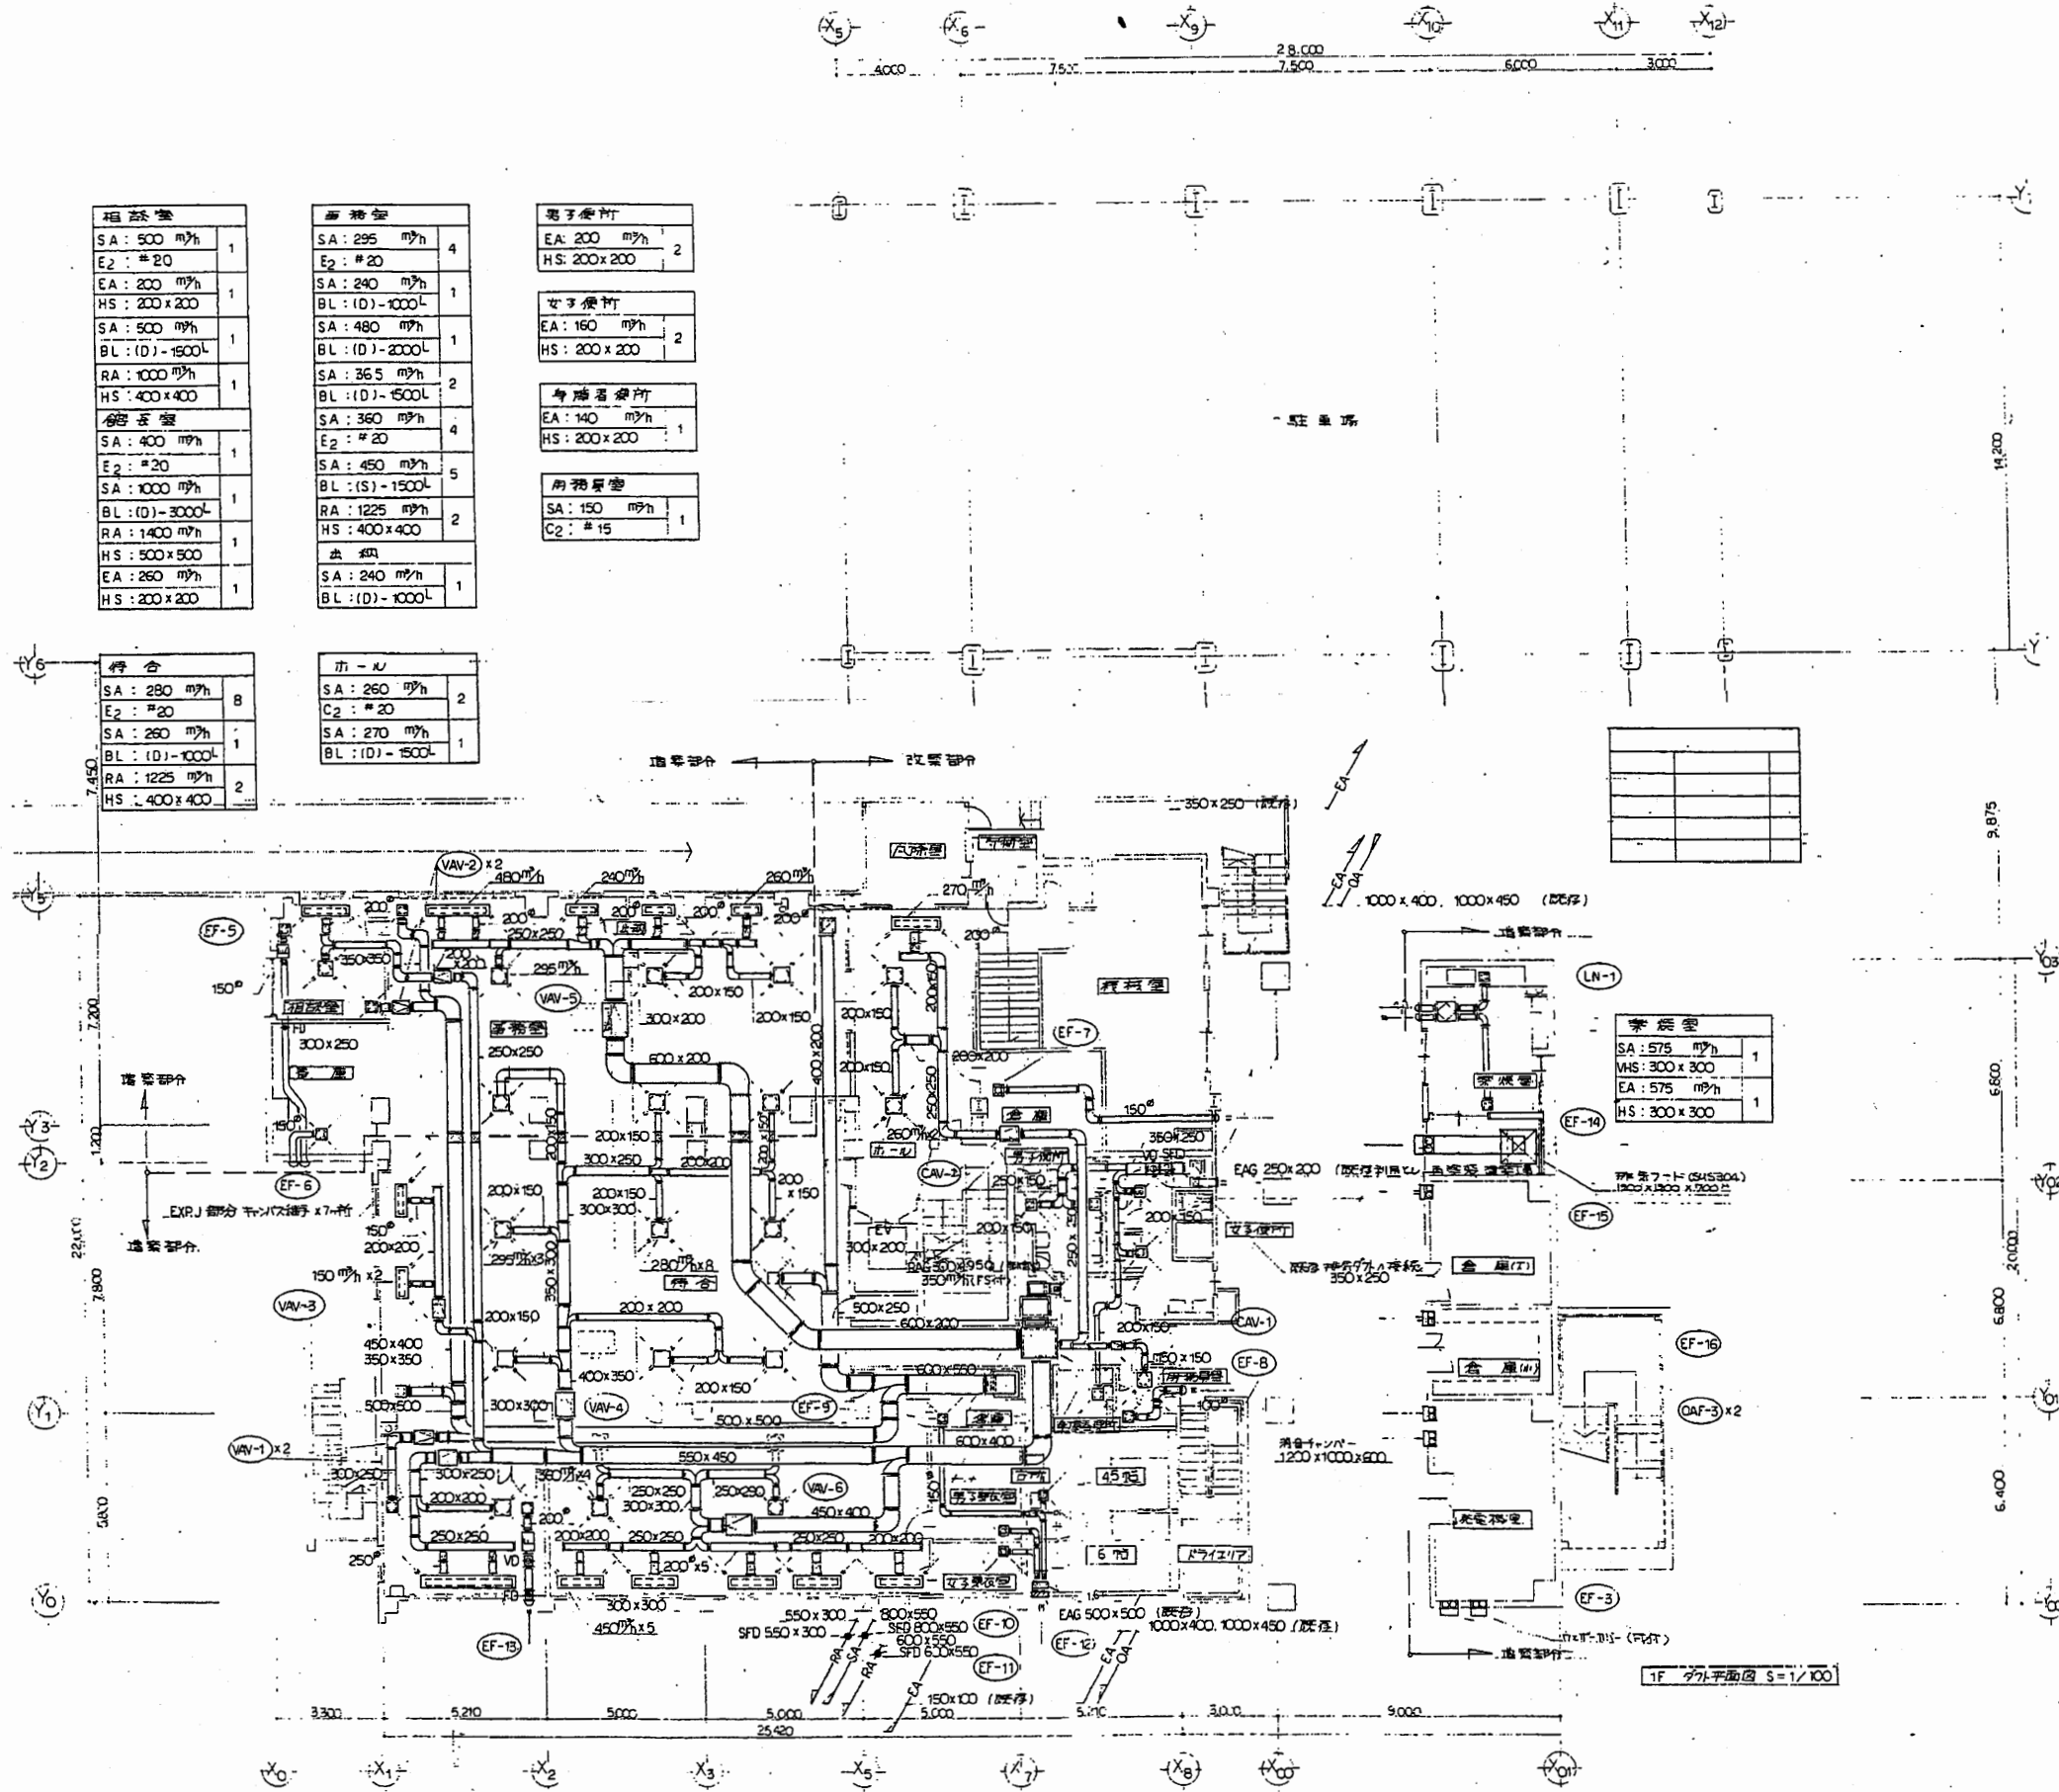

補給室	
SA: 500 m³/h	1
E2: #20	
EA: 200 m³/h	1
HS: 200x200	
SA: 500 m³/h	1
BL: (D)-1500L	1
RA: 1000 m³/h	1
HS: 400x400	

事務室	
SA: 295 m³/h	4
E2: #20	
SA: 240 m³/h	1
BL: (D)-1000L	1
SA: 480 m³/h	1
BL: (D)-2000L	1
SA: 365 m³/h	2
BL: (D)-1500L	2
SA: 360 m³/h	4
E2: #20	
SA: 450 m³/h	5
BL: (S)-1500L	5
RA: 1225 m³/h	2
HS: 400x400	
会議室	
SA: 400 m³/h	1
E2: #20	
SA: 1000 m³/h	1
BL: (D)-3000L	1
RA: 1400 m³/h	1
HS: 500x500	1
EA: 260 m³/h	1
HS: 200x200	1


男子トイレ	
EA: 200 m³/h	2
HS: 200x200	
女子トイレ	
EA: 160 m³/h	2
HS: 200x200	
身障者トイレ	
EA: 140 m³/h	1
HS: 200x200	
用務員室	
SA: 150 m³/h	1
C2: #15	

待合	
SA: 280 m³/h	8
E2: #20	
SA: 260 m³/h	1
BL: (D)-1000L	1
RA: 1225 m³/h	2
HS: 400x400	

ホ-ル	
SA: 260 m³/h	2
C2: #20	
SA: 270 m³/h	1
BL: (D)-1500L	1

家庭室	
SA: 575 m³/h	1
HS: 300x300	
EA: 575 m³/h	1
HS: 300x300	

工事名	追浜行政センターほか9か所建築基準法第12条定期点検業務委託			設計者資格 氏名	級建築士登録第 号		課長	主査等	担当者	横須賀市 財政部 FM推進課
図面名称	空調・給水設備図	図番		縮尺	1:400	作図	平成 年 月 日			

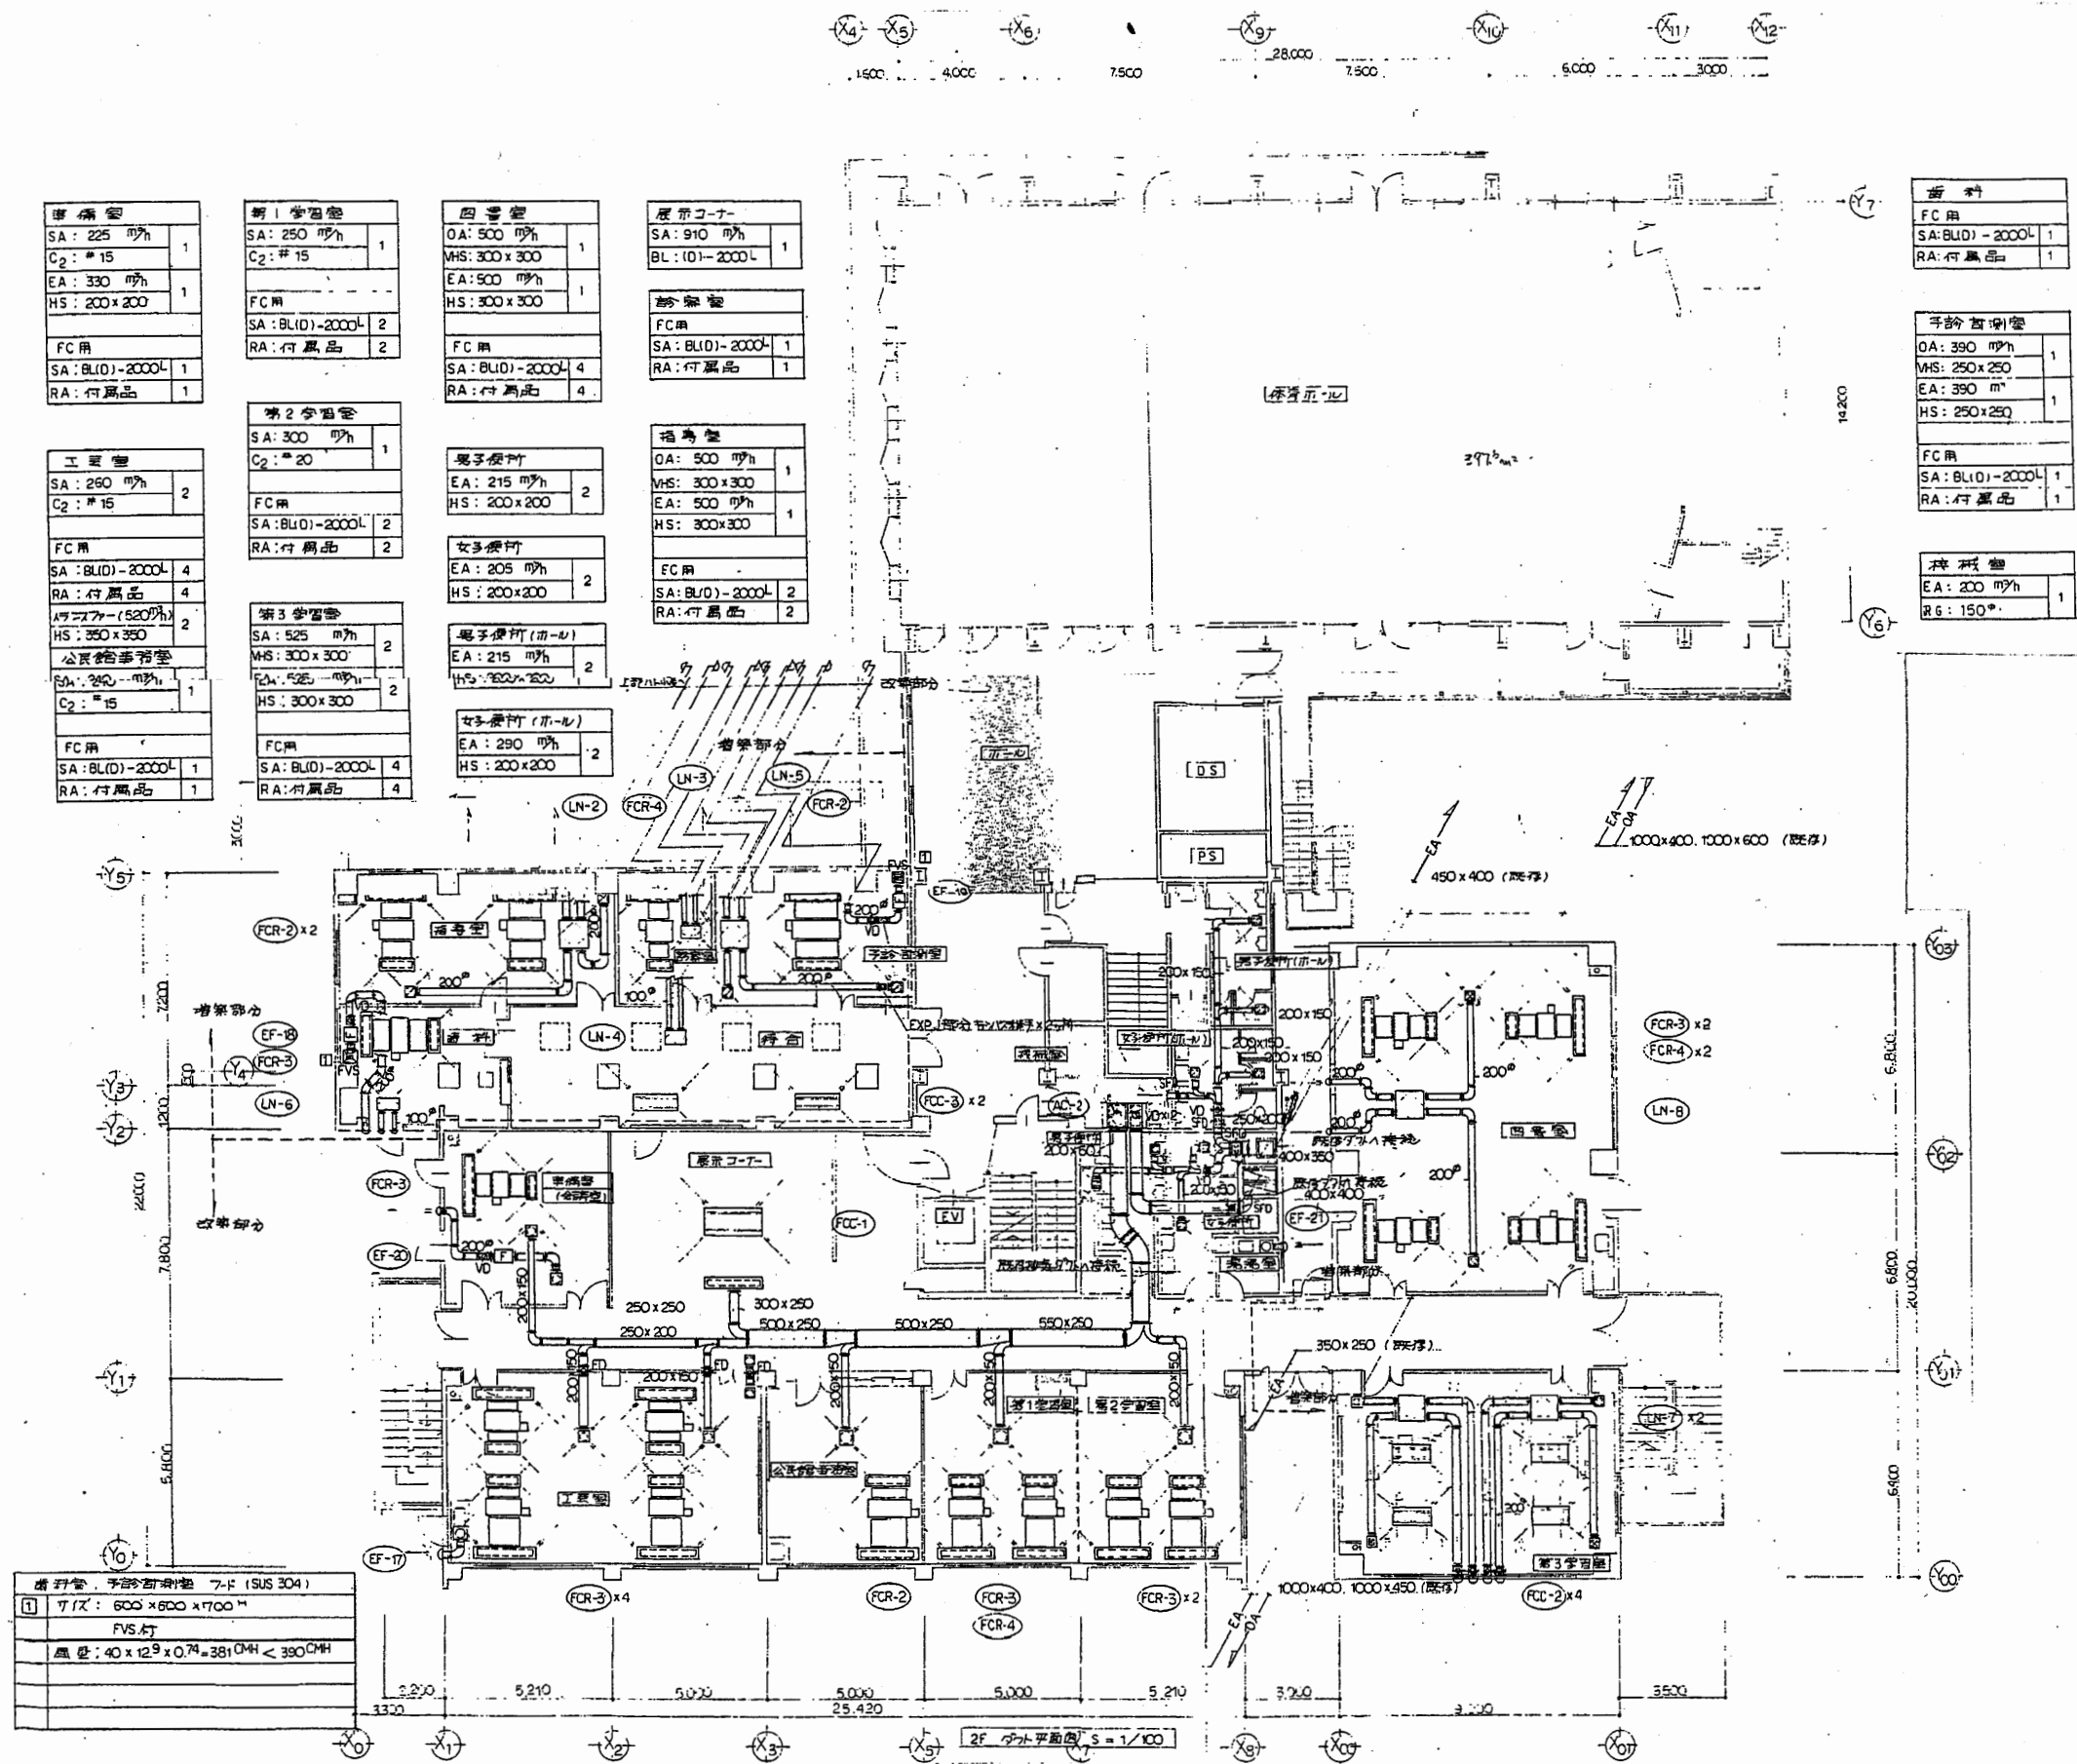

準備室
SA: 225 ㎡
C2: #15
EA: 330 ㎡
HS: 200x200
FC用
SA: BL(D)-2000L 1
RA: 付属品 1

第1学習室
SA: 250 ㎡
C2: #15
FC用
SA: BL(D)-2000L 2
RA: 付属品 2

図書室
OA: 500 ㎡
VHS: 300x300
EA: 500 ㎡
HS: 300x300
FC用
SA: BL(D)-2000L 4
RA: 付属品 4

展示コーナー
SA: 910 ㎡
BL: (D)-2000L
FC用
SA: BL(D)-2000L 1
RA: 付属品 1

工房
SA: 260 ㎡
C2: #15
FC用
SA: BL(D)-2000L 4
RA: 付属品 4
アクリル(520㎡)
HS: 250x350
公民館事務所
EA: 240 ㎡
C2: #15
FC用
SA: BL(D)-2000L 1
RA: 付属品 1

第2学習室
SA: 300 ㎡
C2: #20
FC用
SA: BL(D)-2000L 2
RA: 付属品 2

男子トイレ
EA: 215 ㎡
HS: 200x200
FC用
SA: BL(D)-2000L 2
RA: 付属品 2

福寿室
OA: 500 ㎡
VHS: 300x300
EA: 500 ㎡
HS: 300x300
FC用
SA: BL(D)-2000L 2
RA: 付属品 2

資料
FC用
SA: BL(D)-2000L 1
RA: 付属品 1


手紙書架室
OA: 390 ㎡
VHS: 250x250
EA: 390 ㎡
HS: 250x250
FC用
SA: BL(D)-2000L 1
RA: 付属品 1

待機室
EA: 200 ㎡
RS: 150*

通行人数: 手紙書架室 7-F (SUS 304)
1) 7/F: 600 x 600 x 1700 mm
FVS 47
風量: 40 x 12.9 x 0.74 = 381 OHH < 390 OHH

衣笠行政C

工事名	追浜行政センターほか9か所建築基準法第12条定期点検業務委託	設計者資格 氏名	級建築士登録第	号	課長	主査等	担当者	横須賀市 財政部 FM推進課
図面名称	空調・給水設備図	図番	縮尺	1:400	作図	平成	年 月 日	

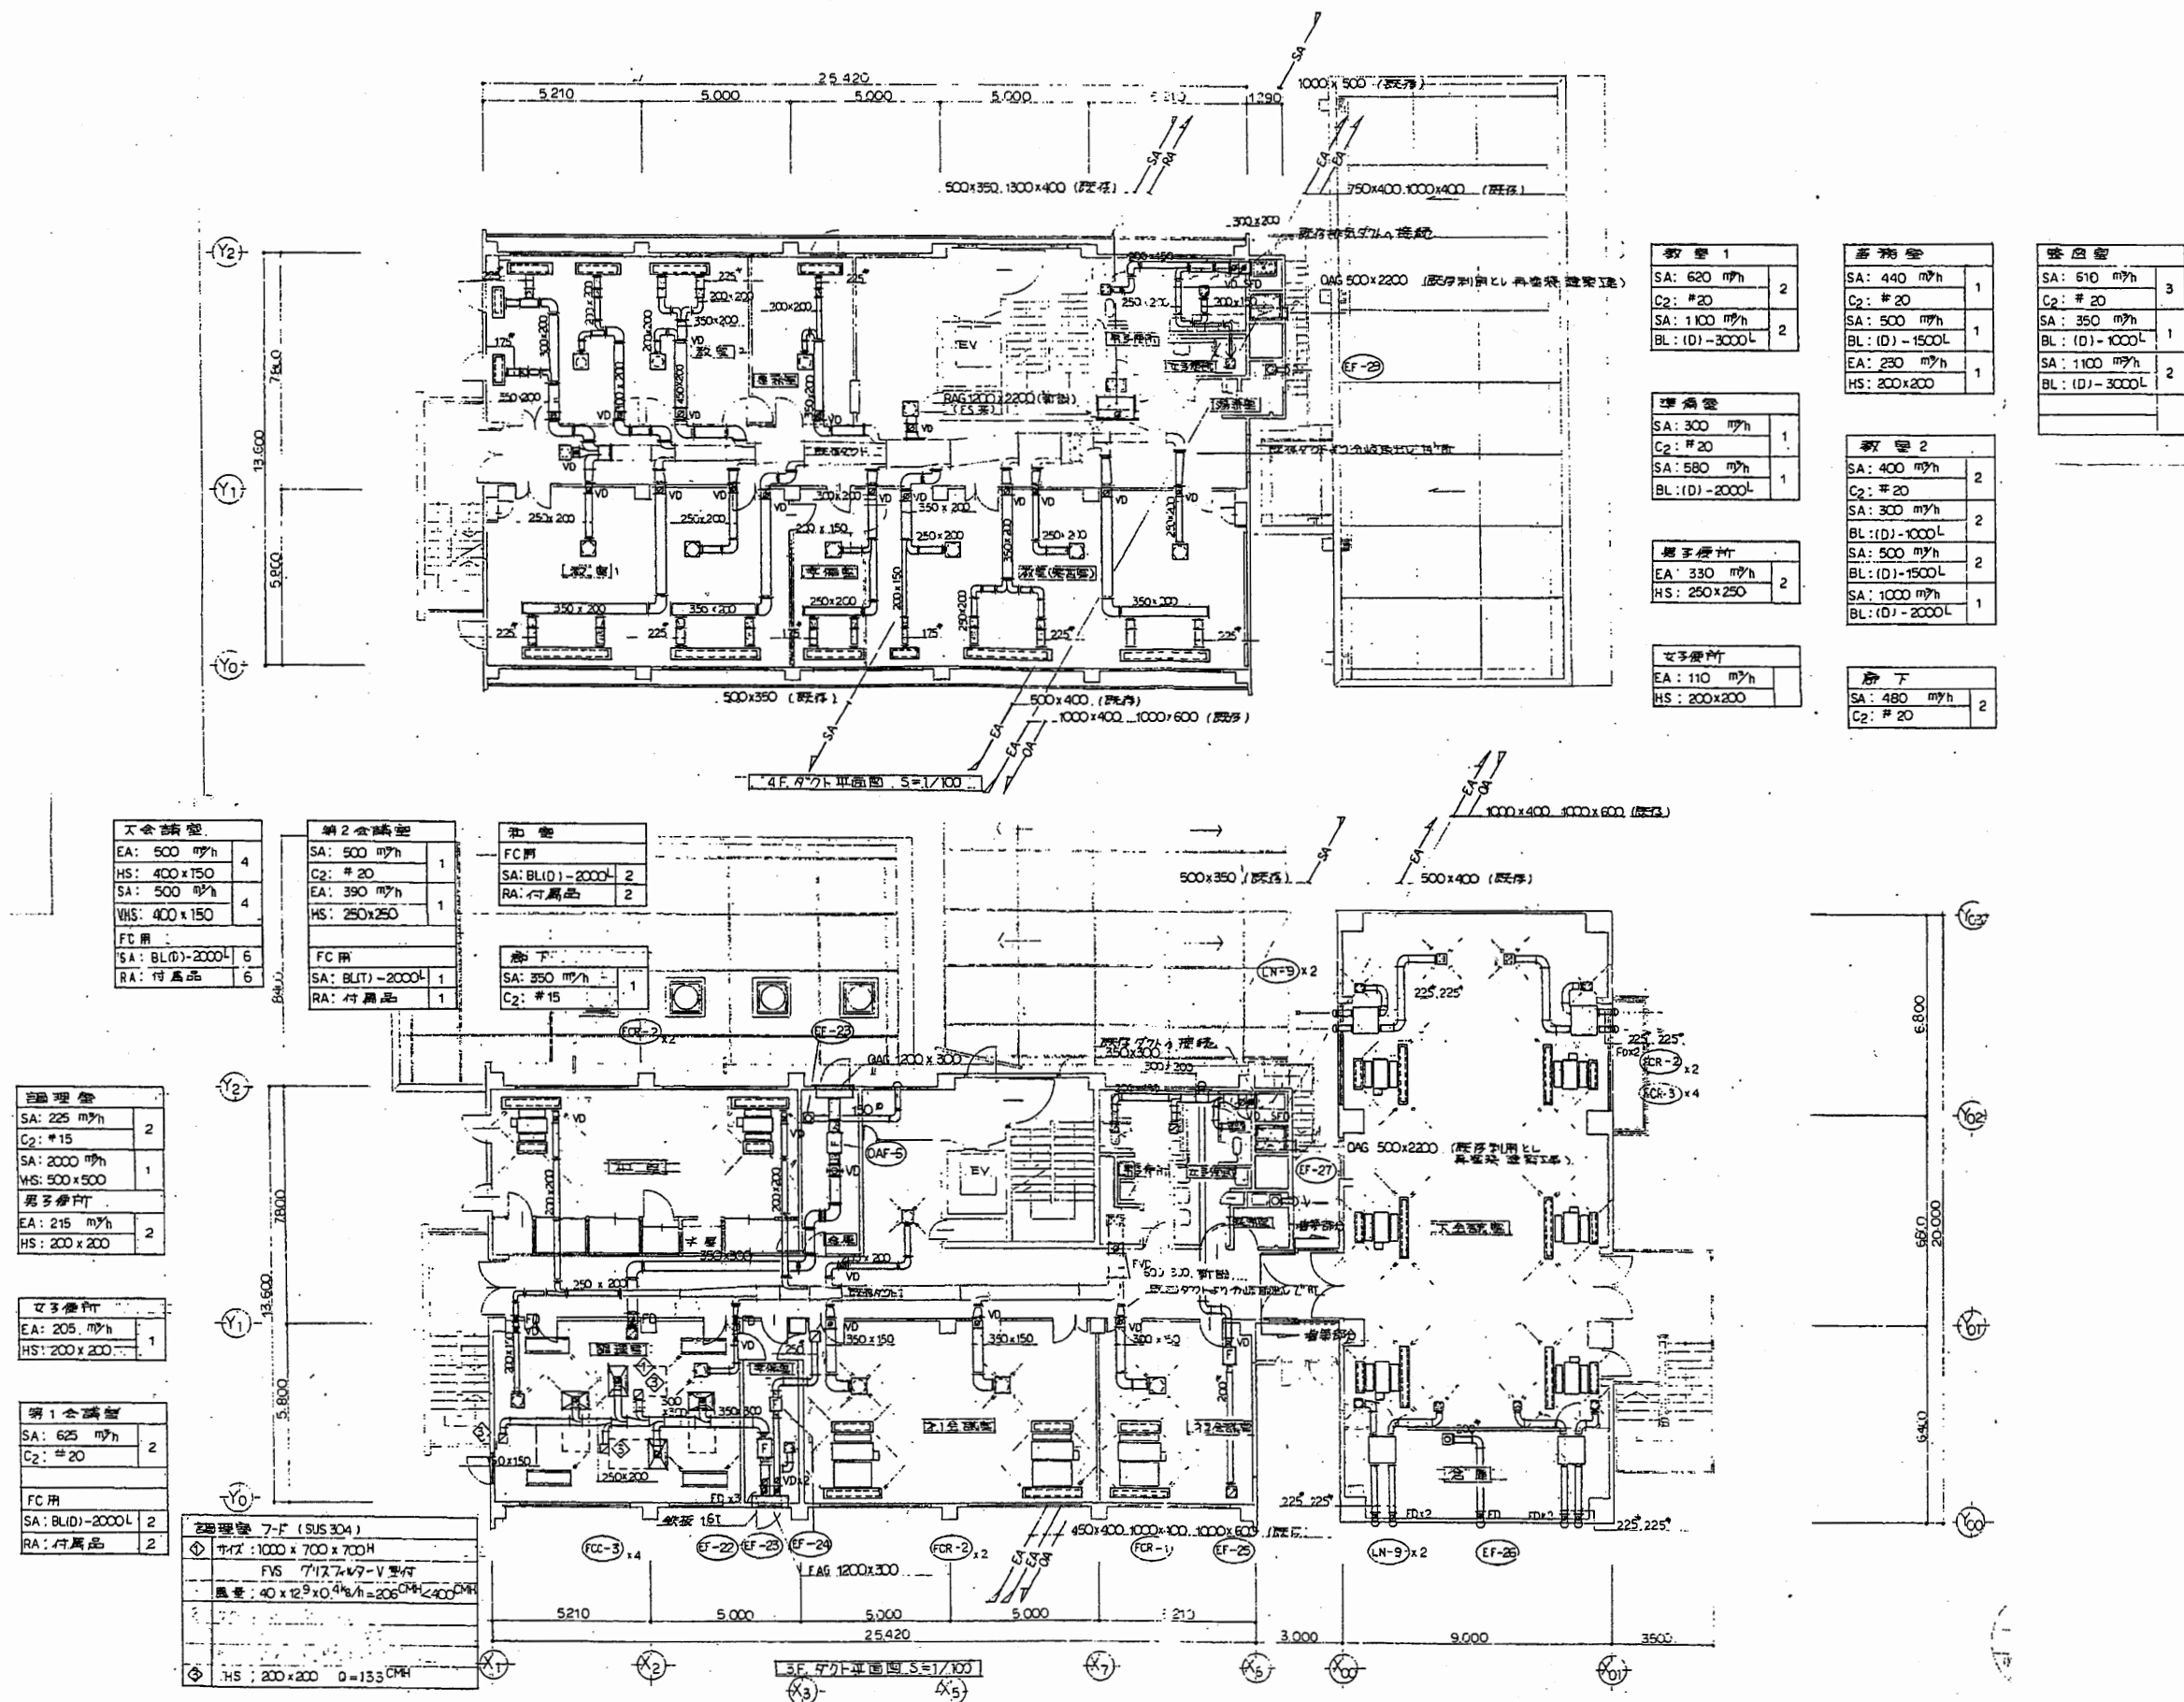

大会講堂	
EA: 500 m³/h	4
HS: 400x150	
SA: 500 m³/h	4
VHS: 400x150	
FC用	
SA: BL(D)-2000L	6
RA: 付属品	6

第2会議室	
SA: 500 m³/h	1
C2: #20	
EA: 390 m³/h	1
HS: 250x250	
FC用	
SA: BL(T)-2000L	1
RA: 付属品	1

和室	
FC用	
SA: BL(D)-2000L	2
RA: 付属品	2

廊下	
SA: 350 m³/h	1
C2: #15	

調理室	
SA: 225 m³/h	2
C2: #15	
SA: 2000 m³/h	1
VHS: 500x500	
男子更衣	
EA: 215 m³/h	2
HS: 200x200	

女子更衣	
EA: 205 m³/h	1
HS: 200x200	

第1会議室	
SA: 625 m³/h	2
C2: #20	
FC用	
SA: BL(D)-2000L	2
RA: 付属品	2

空調機 7-F (SUS304)	
外形: 1000 x 700 x 700H	
FVS 7/17.7x7-V型付	
風量: 40 x 12.9 x 0.4 m³/h = 206 CPM < 400 CPM	
HS: 200x200 Q=133 CPM	

教室 1	
SA: 620 m³/h	2
C2: #20	
SA: 1100 m³/h	2
BL: (D)-3000L	

講義室	
SA: 300 m³/h	1
C2: #20	
SA: 580 m³/h	1
BL: (D)-2000L	

男子更衣	
EA: 330 m³/h	2
HS: 250x250	

女子更衣	
EA: 110 m³/h	
HS: 200x200	

事務室	
SA: 440 m³/h	1
C2: #20	
SA: 500 m³/h	1
BL: (D)-1500L	
EA: 230 m³/h	1
HS: 200x200	




教室 2	
SA: 400 m³/h	2
C2: #20	
SA: 300 m³/h	2
BL: (D)-1000L	
SA: 500 m³/h	2
BL: (D)-1500L	
SA: 1000 m³/h	1
BL: (D)-2000L	

廊下	
SA: 480 m³/h	2
C2: #20	

緊急用	
SA: 610 m³/h	3
C2: #20	
SA: 350 m³/h	1
BL: (D)-1000L	
SA: 1100 m³/h	2
BL: (D)-3000L	


工事名	追浜行政センターほか9か所建築基準法第12条定期点検業務委託			設計者資格 氏名	級建築士登録第 号		課長	主査等	担当者	横須賀市 財政部 FM推進課
図面名称	空調・給水設備図	図番	縮尺	1:400	作図	平成 年 月 日				

A3 A4縮小

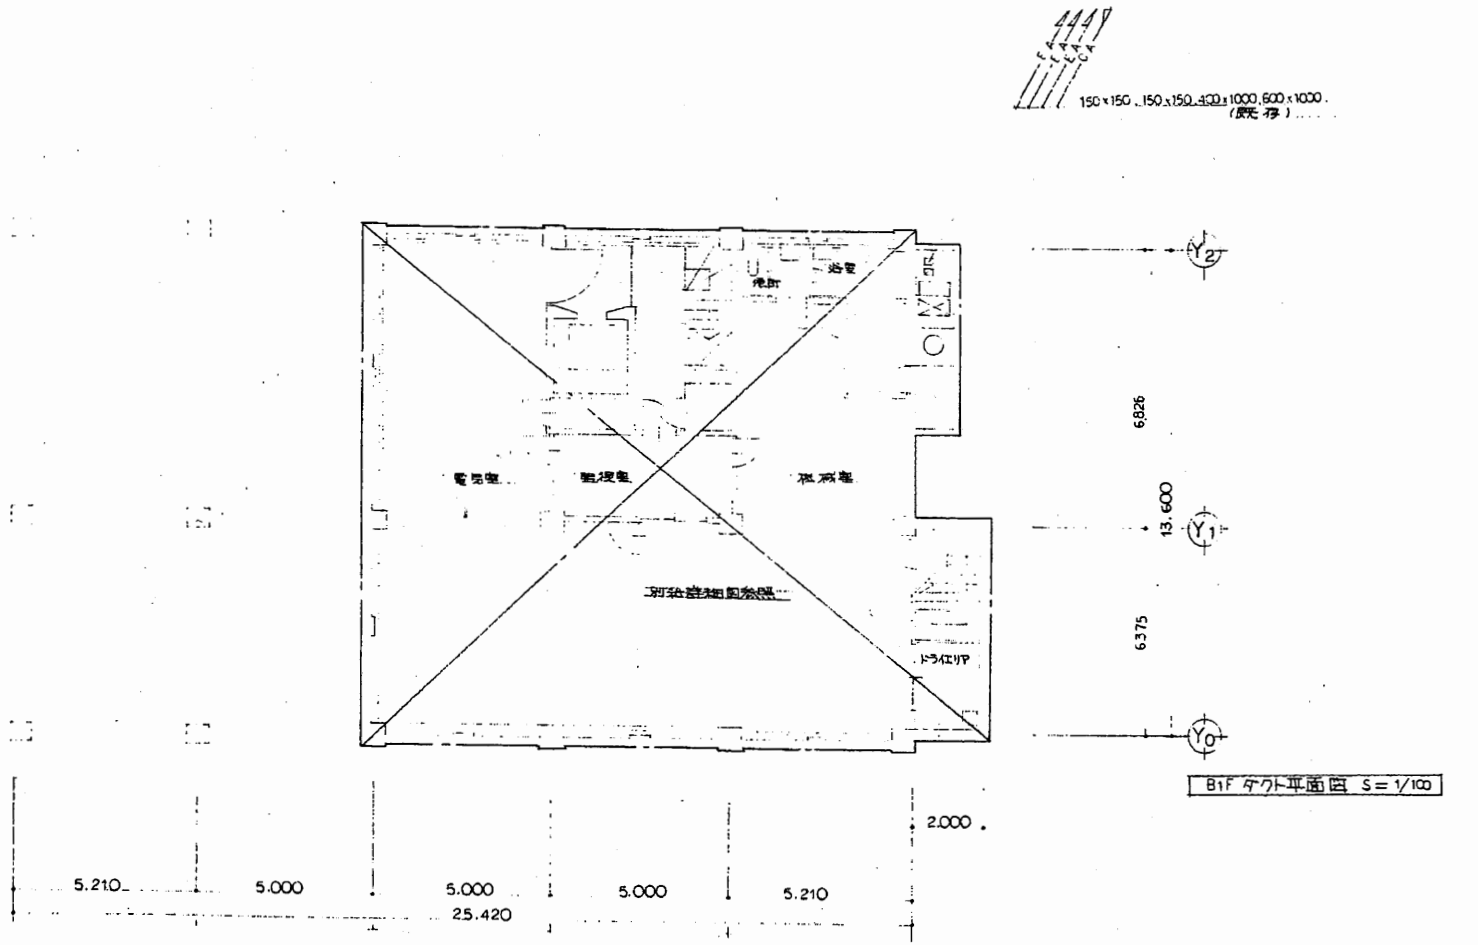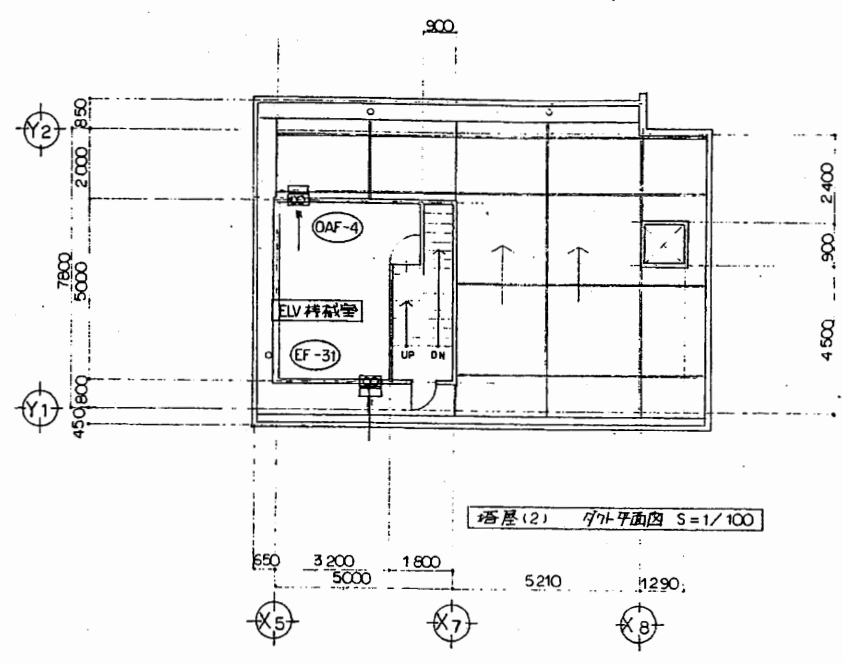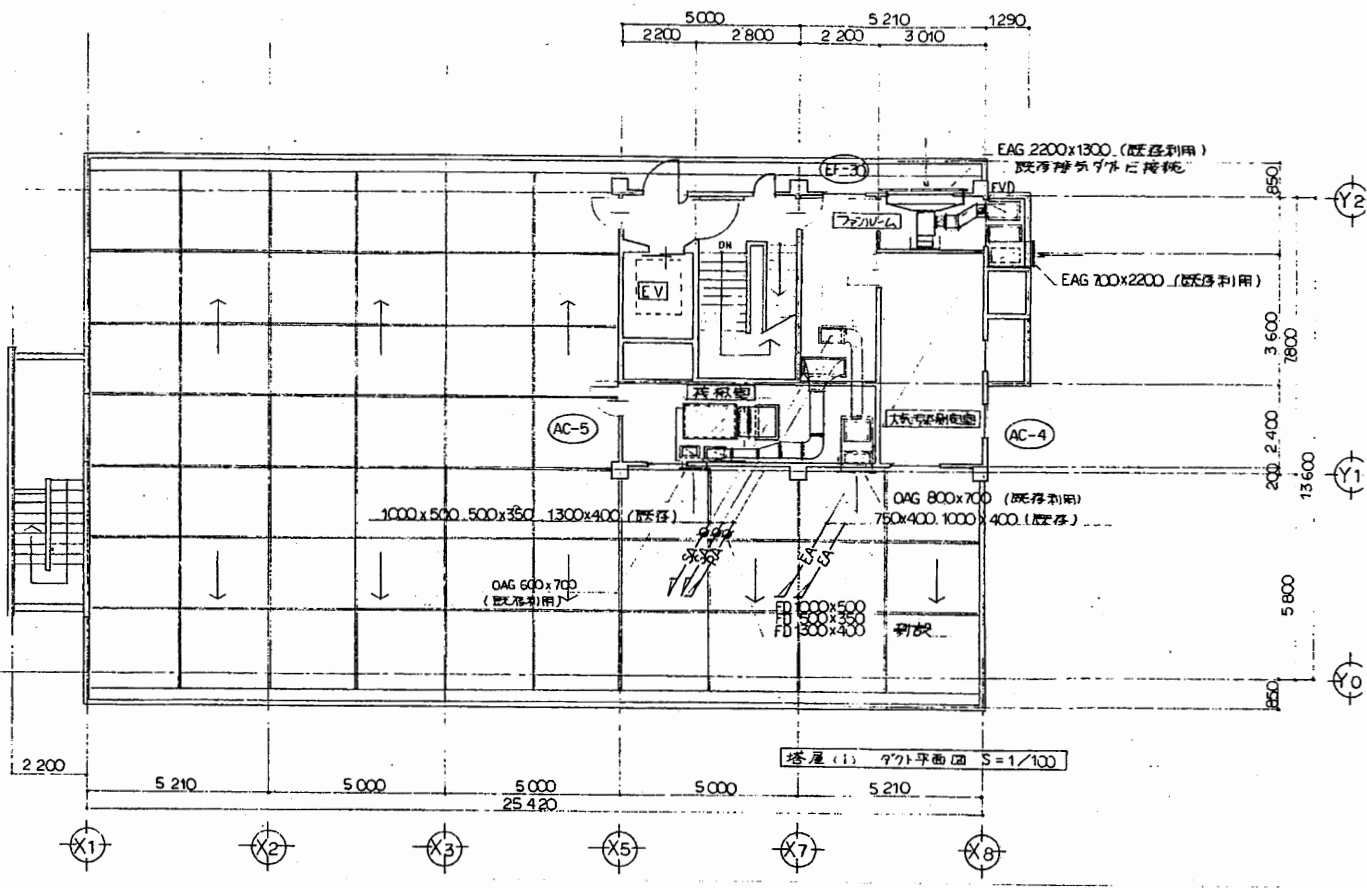


衣笠行政C

工事名	追浜行政センターほか9か所建築基準法第12条定期点検業務委託			設計者資格 氏名	級建築士登録第 号			課長	主査等	担当者	横須賀市 財政部 FM推進課
図面名称	空調・給水設備図	図番		縮尺	1:400	作図	平成 年 月 日				

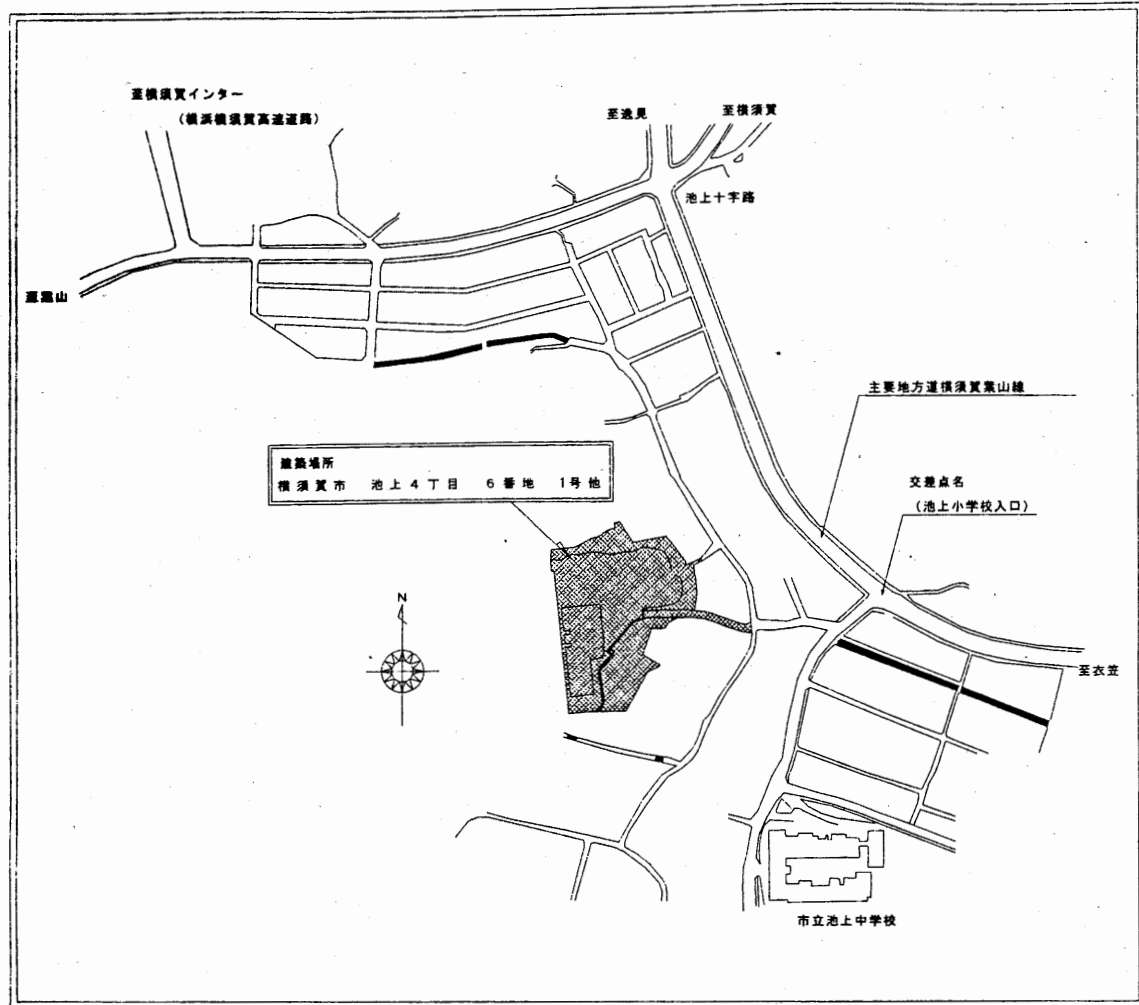


案内図

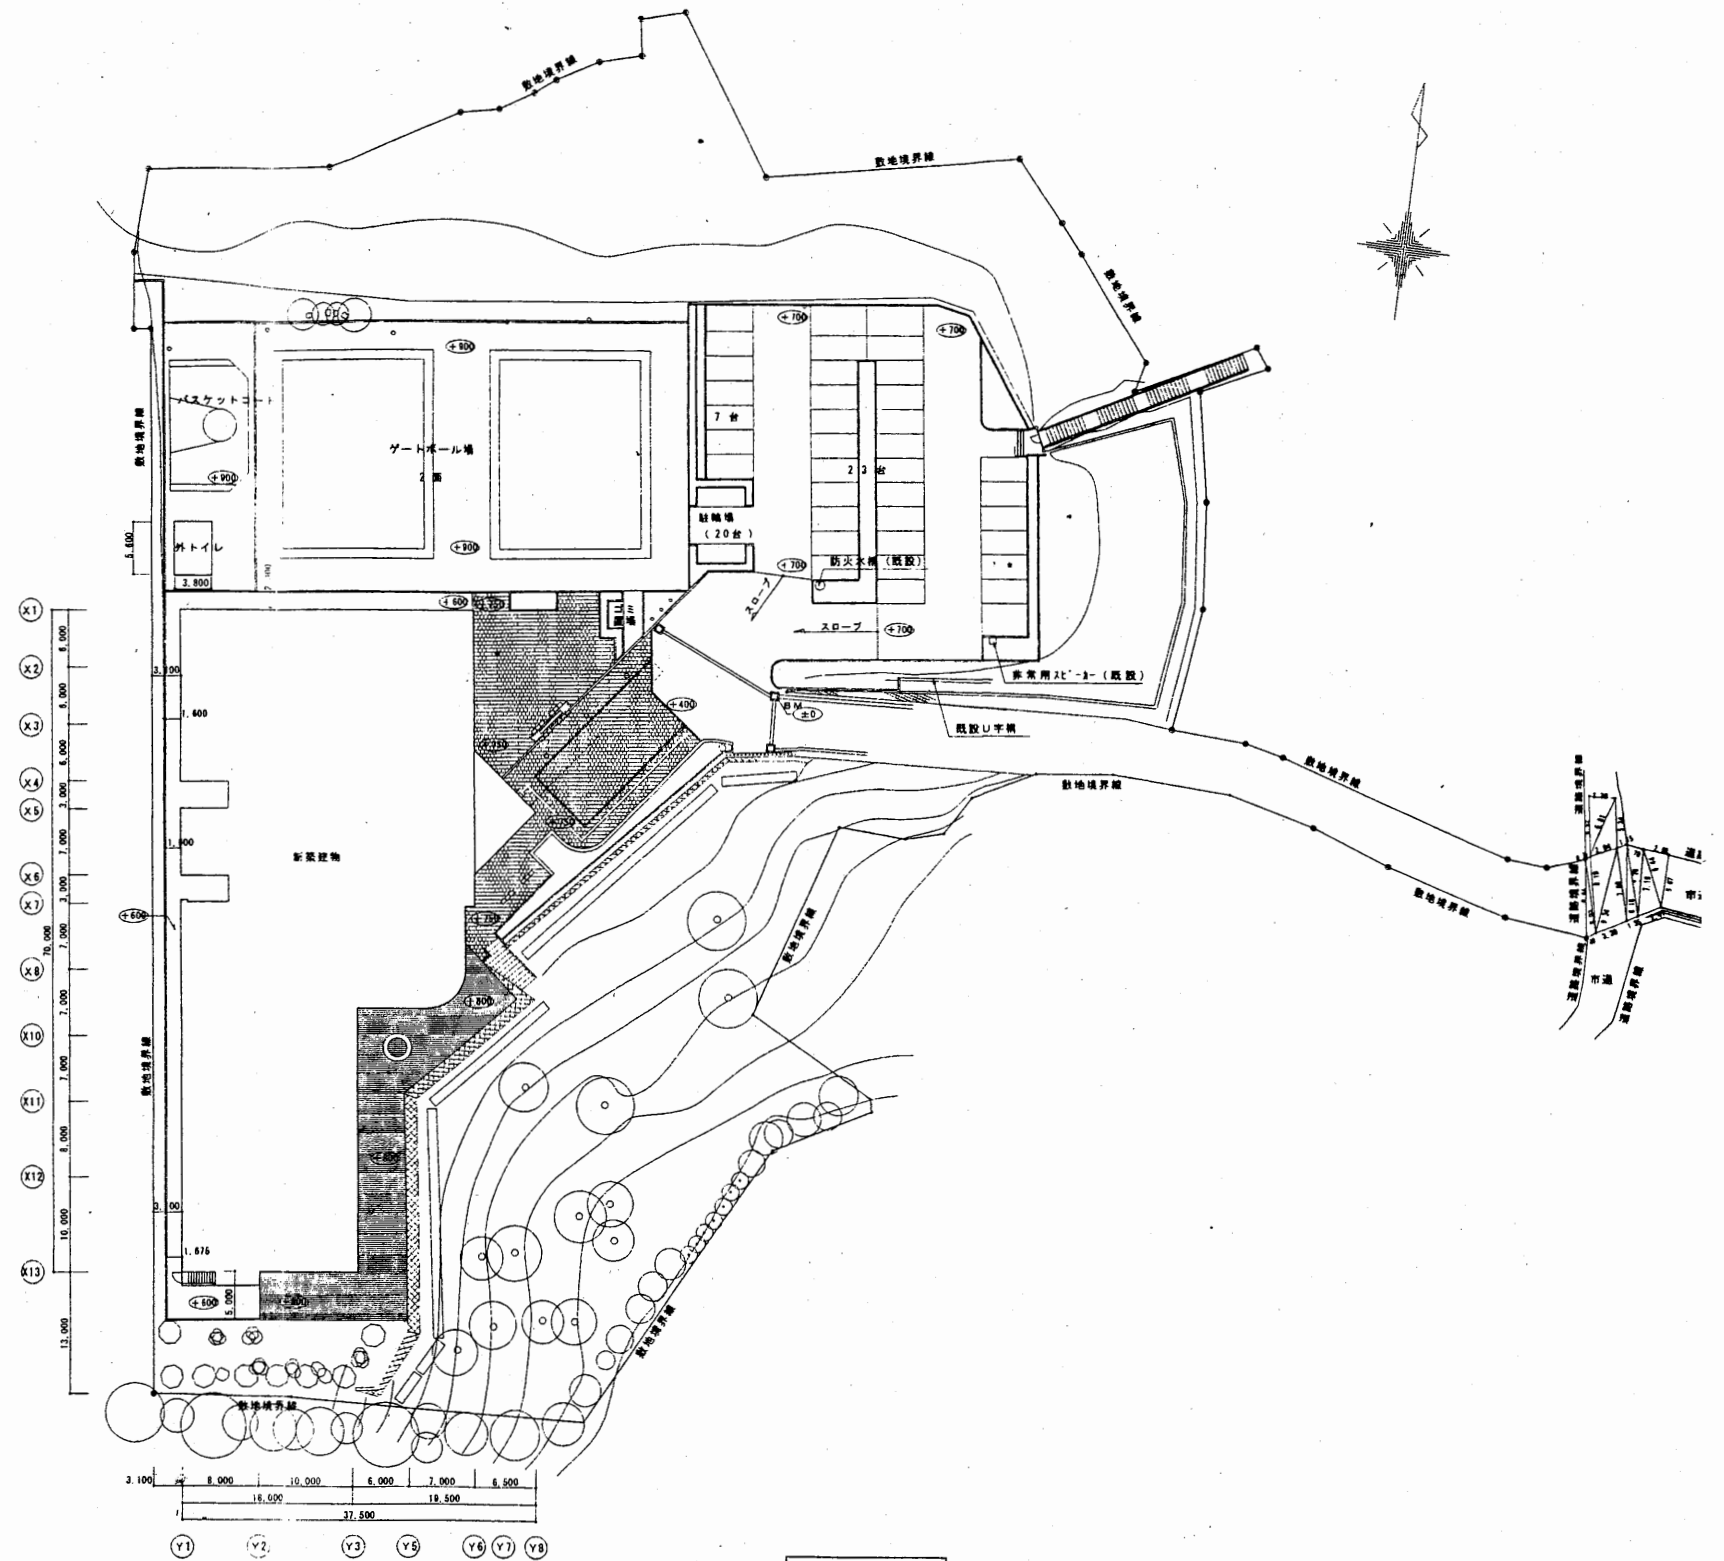

配置図

池上市民プラザ



工事名	追浜行政センターほか9か所建築基準法第12条定期点検業務委託		設計者資格 氏名	級建築士登録第 号		課長	主査等	担当者	横須賀市 財政部 FM推進課
図面名称	案内図	配置図	図番	縮尺	S=1:800	作図	平成	年 月 日	

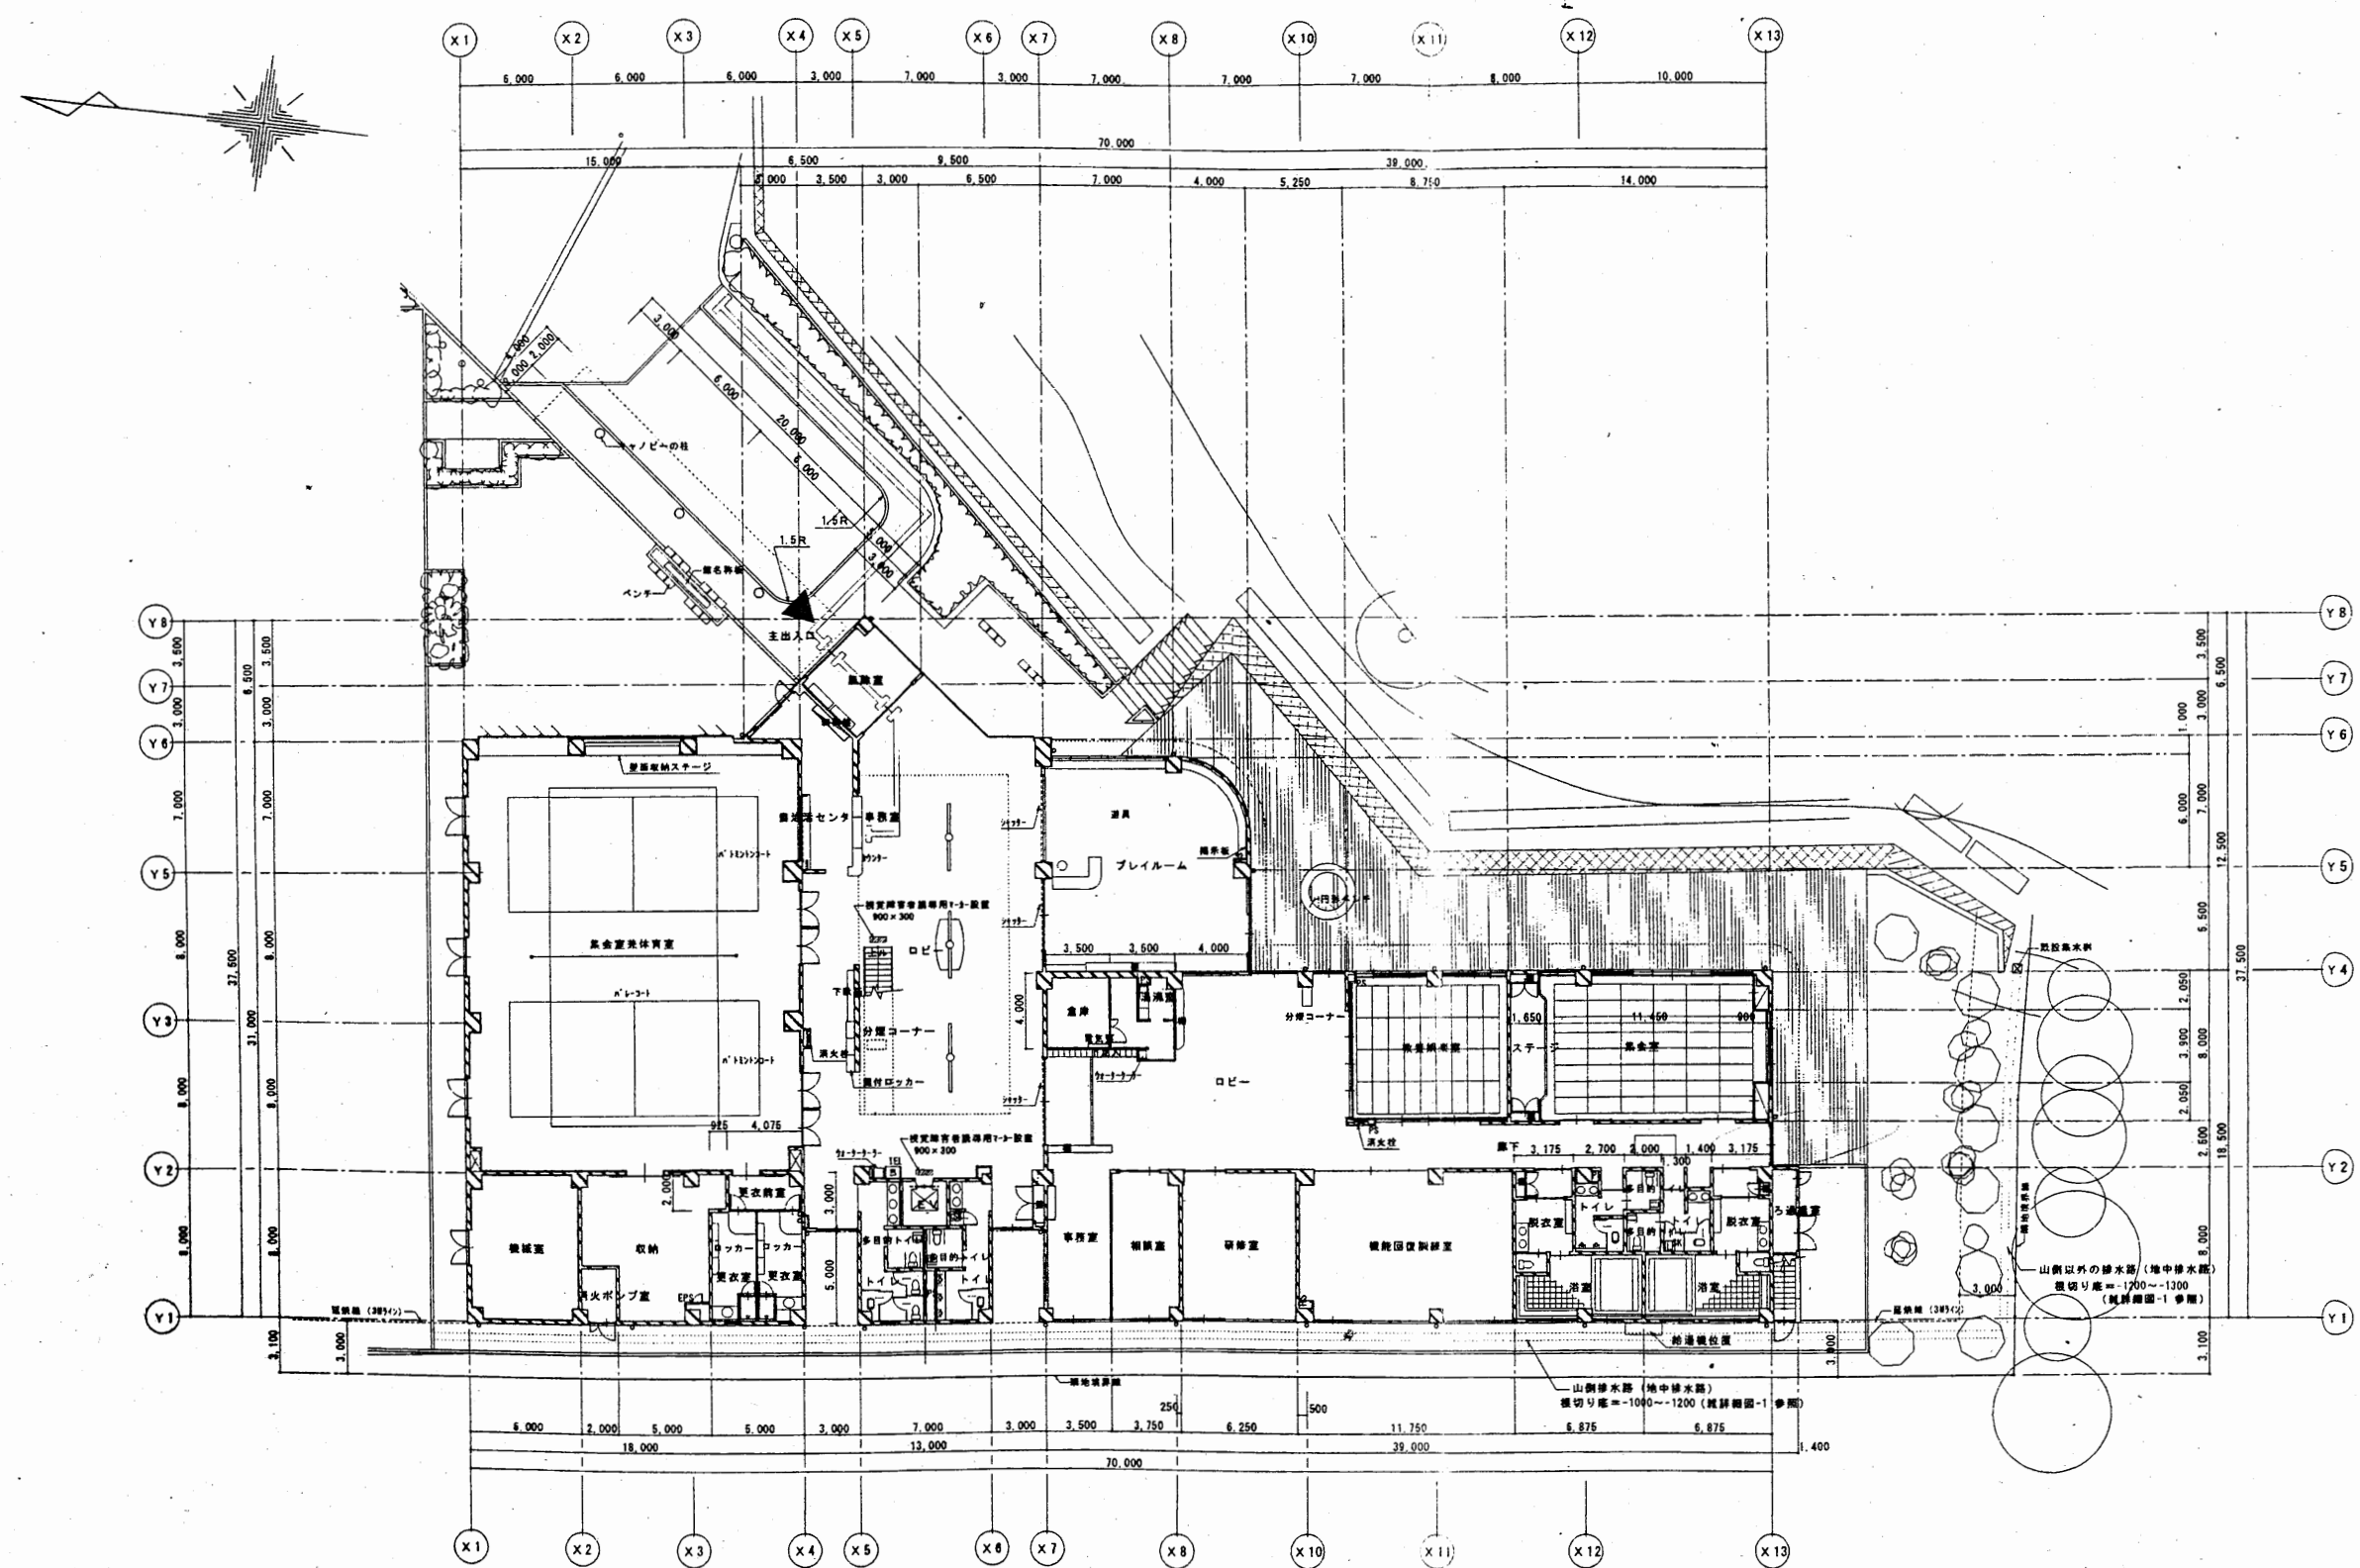

1階平面図

池上市民プラザ


工事名	追浜行政センターほか9か所建築基準法第12条定期点検業務委託			設計者資格 氏名	級建築士登録第 _____ 号			課長	主査等	担当者	横須賀市 財政部 FM推進課
図面名称	1階平面図	図番		縮尺	S=1:400	作図	平成 年 月 日				

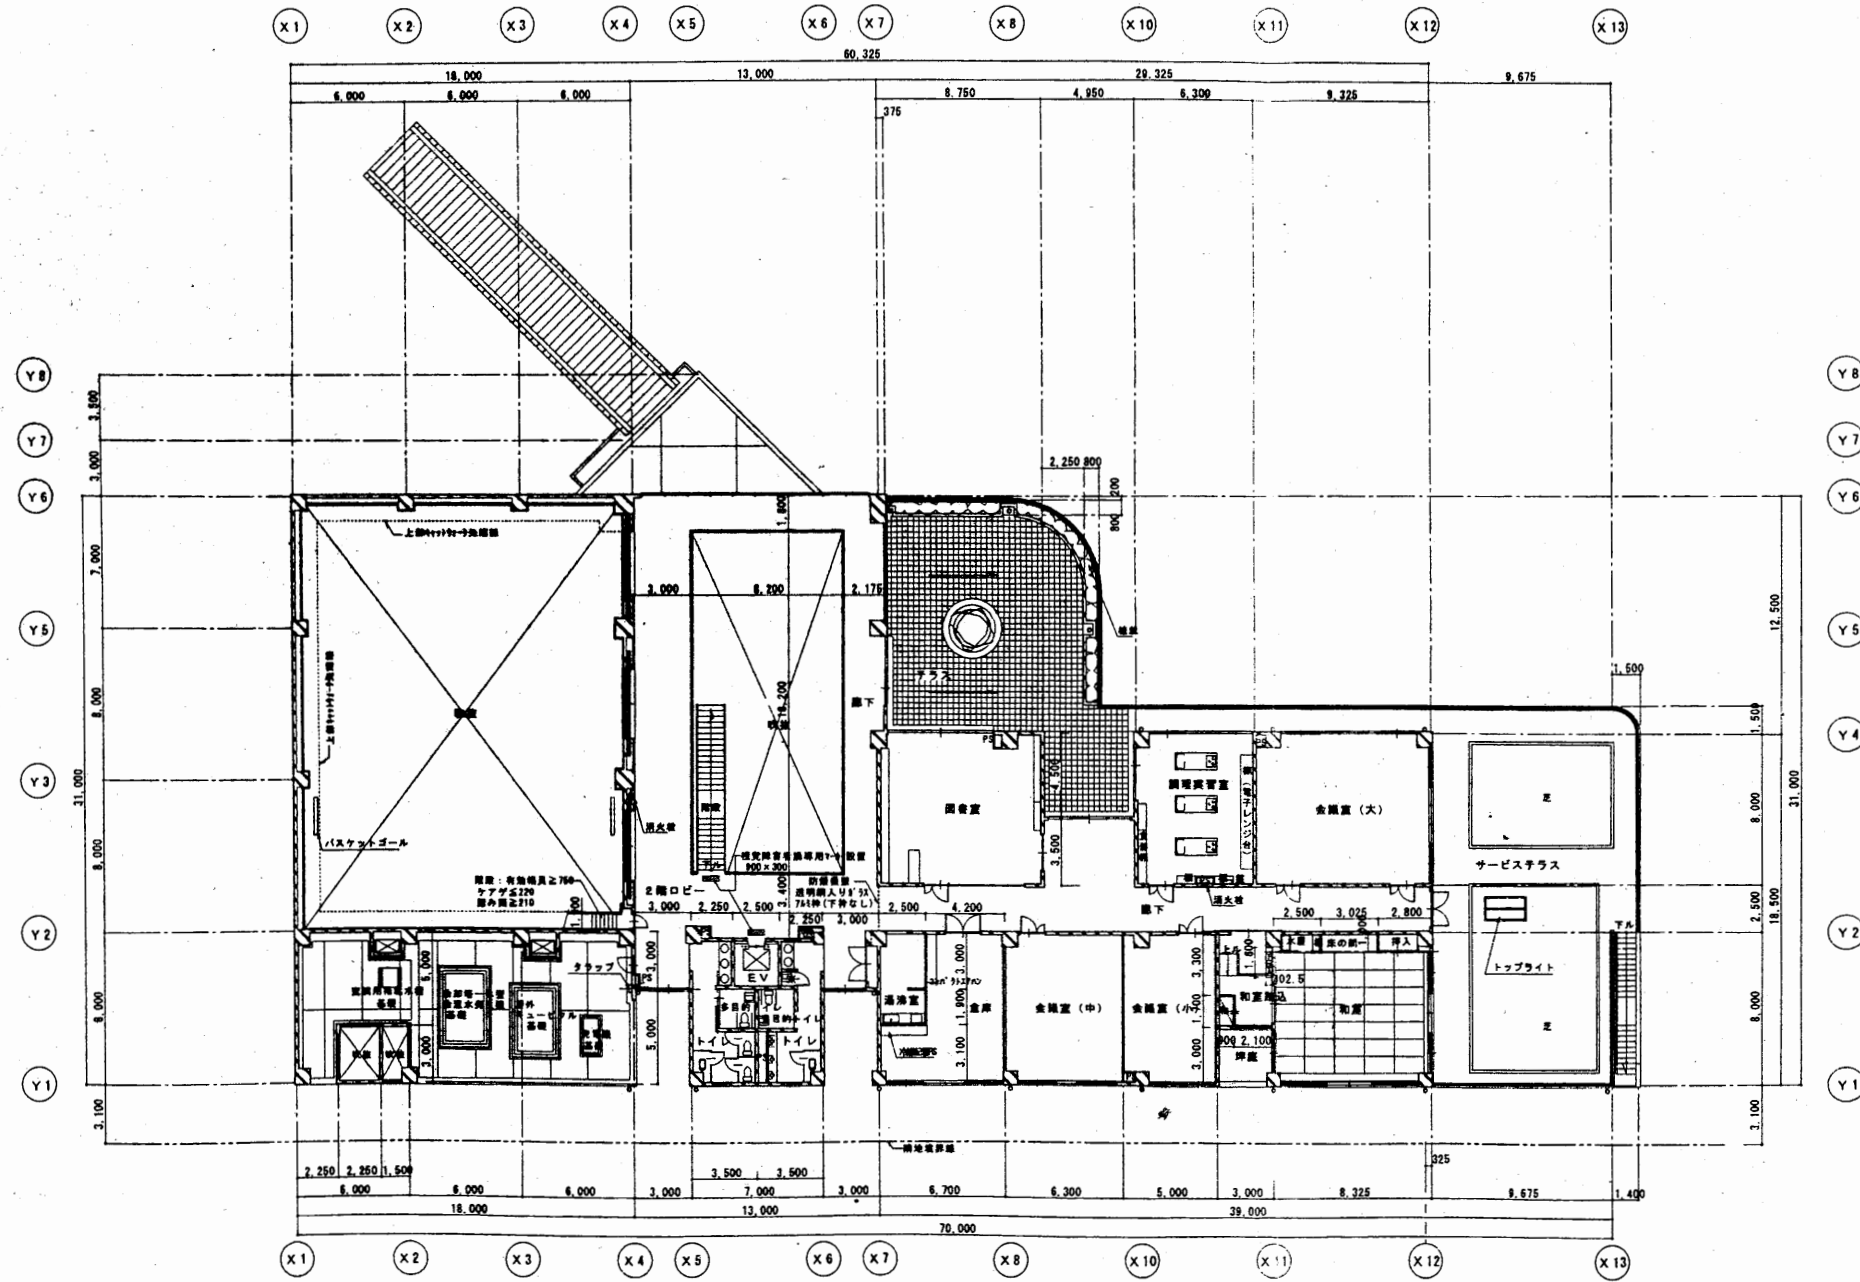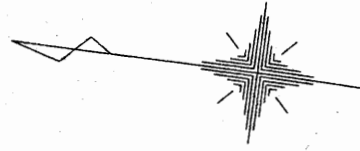


2階平面図

池上市民プラザ

工事名	追浜行政センターほか9か所建築基準法第12条定期点検業務委託			設計者資格 氏名	級建築士登録第 号			課長	主査等	担当者	横須賀市 財政部 FM推進課
図面名称	2階平面図	図番	縮尺	S = 1 : 400	作図	平成	年	月	日		

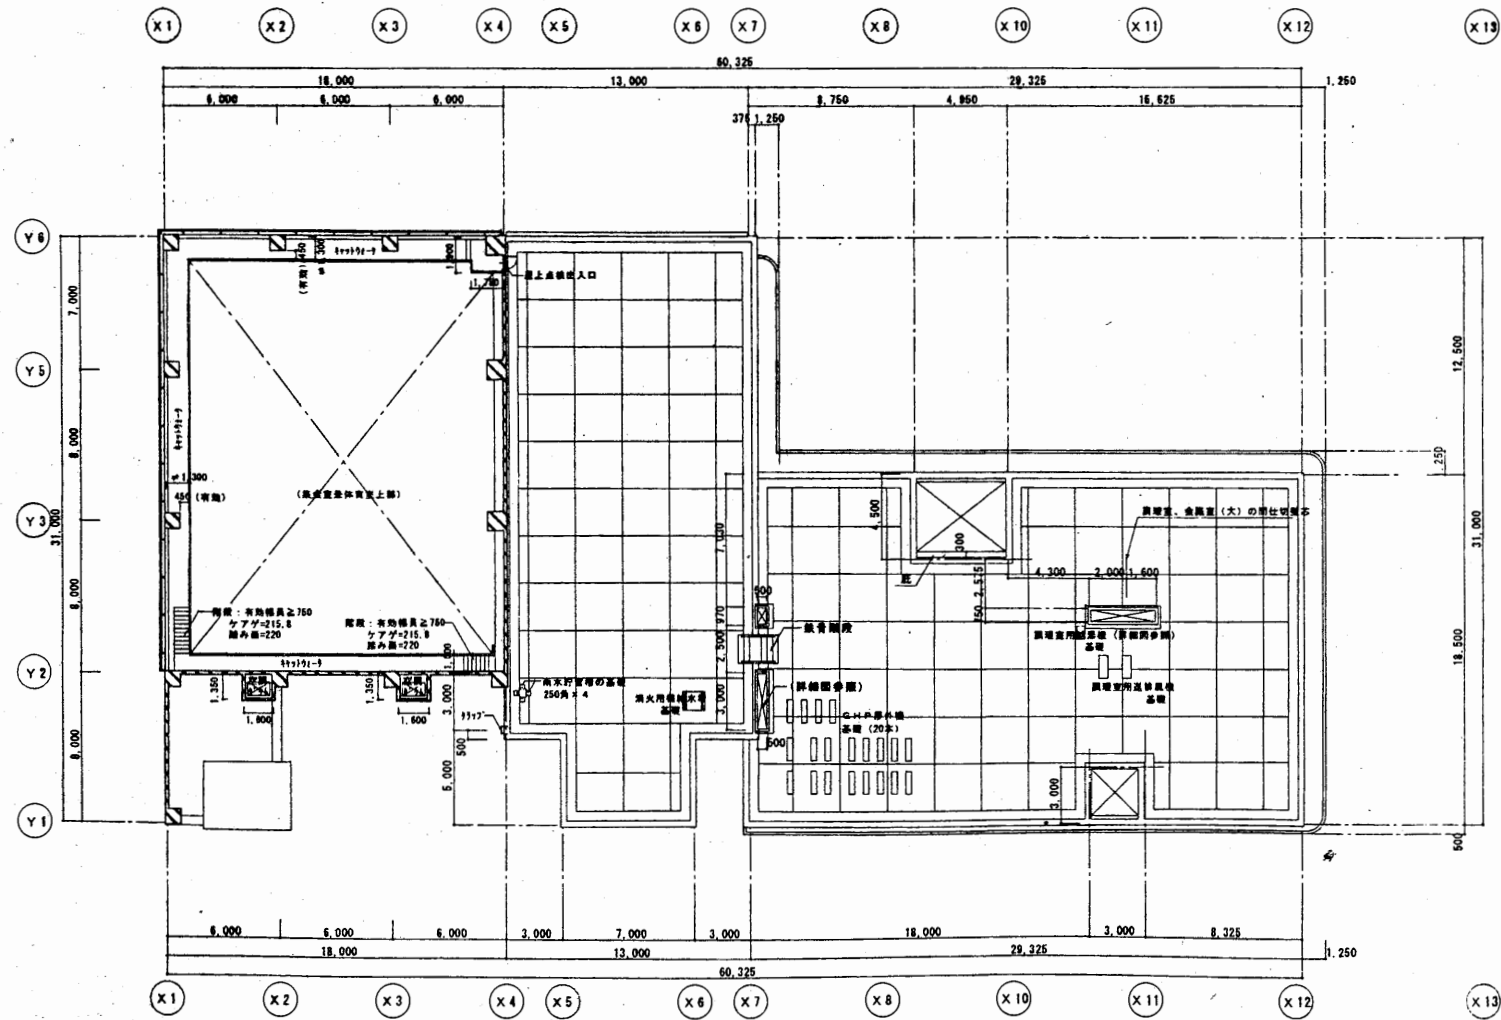


体育館屋根伏図

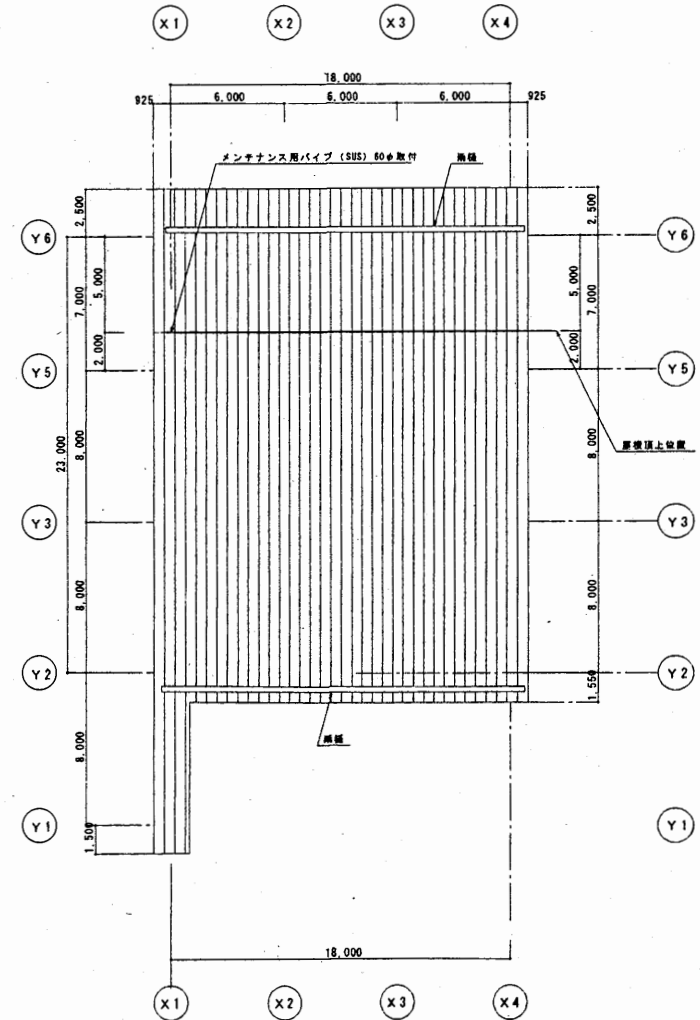


体育館屋根伏図

工事名	追浜行政センターほか9か所建築基準法第12条定期点検業務委託			設計者資格 氏名	級建築士登録第 号		課長	主査等	担当者	横須賀市 財政部 FM推進課
図面名称	体育館屋根伏図	図番	縮尺	S = 1 : 400	作図	平成 年 月 日				


A3 A4縮小

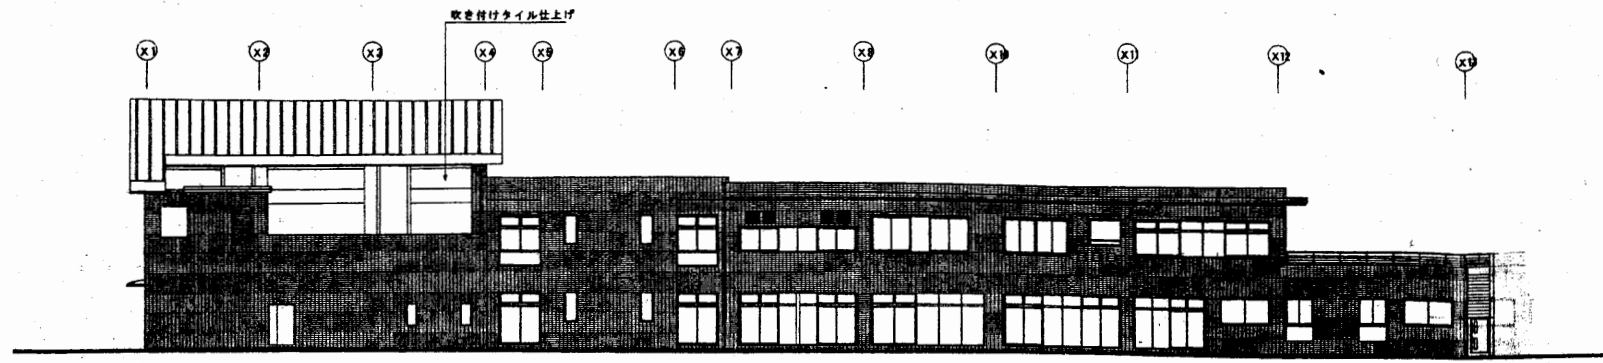


西側立面図

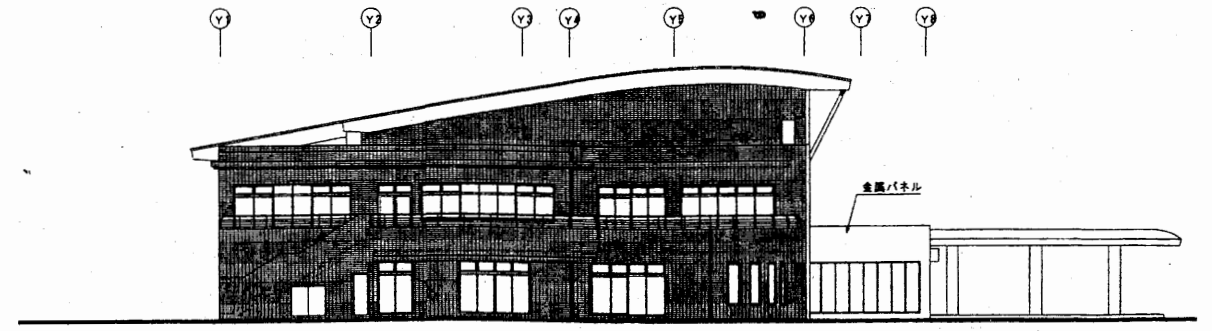


南側立面図

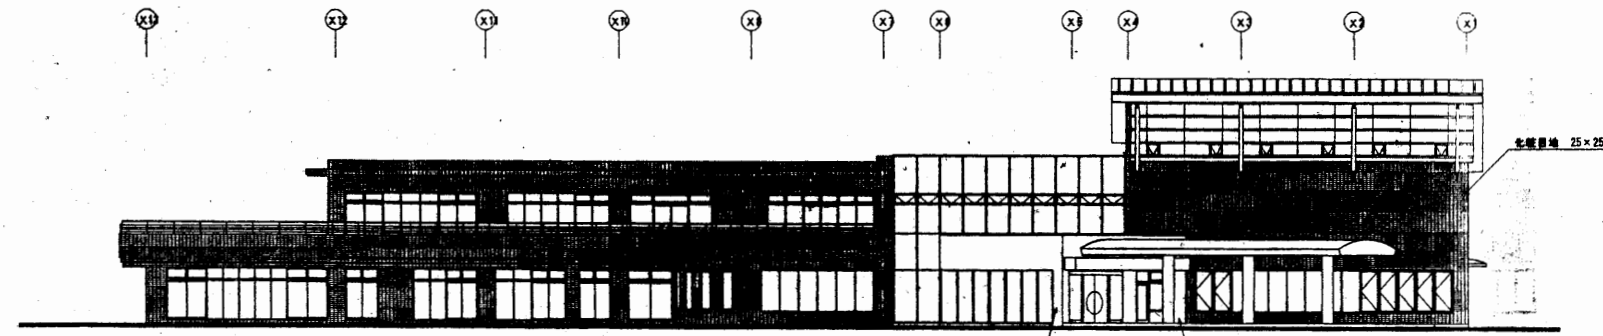




東側立面図

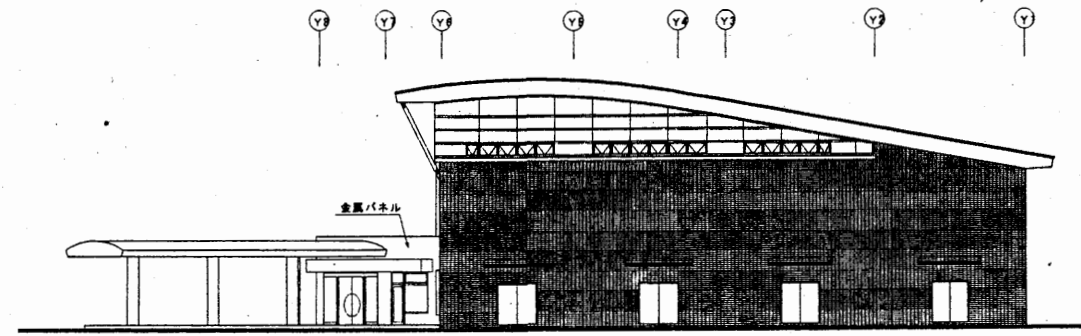

北側立面図

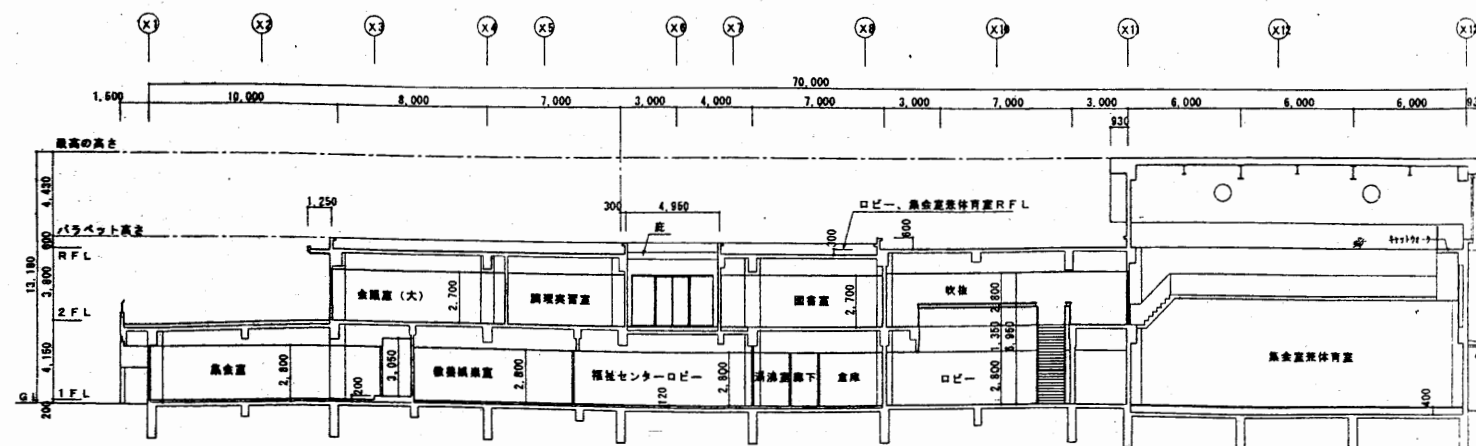


断面図

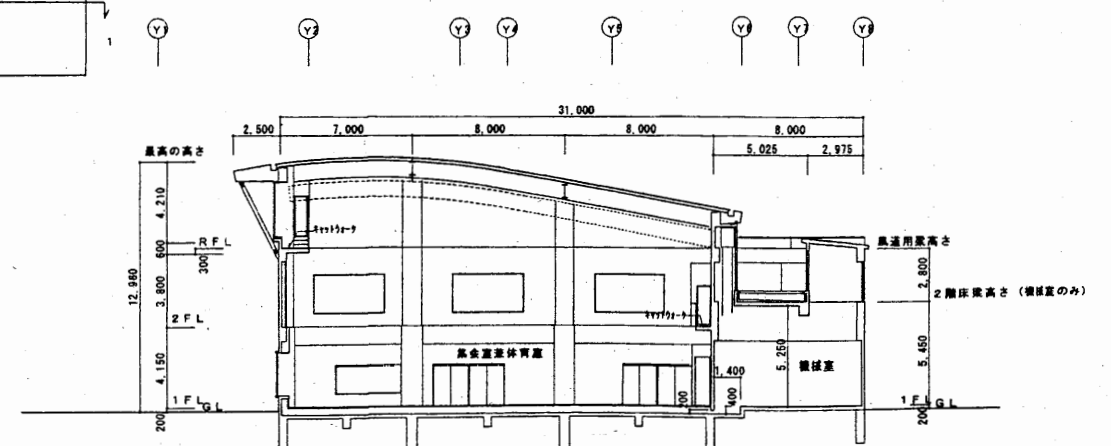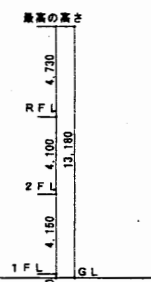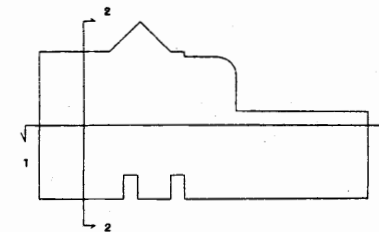

断面図


池上市民プラザ

工事名	追浜行政センターほか9か所建築基準法第12条定期点検業務委託			設計者資格 氏名	級建築士登録第 号			課長	主査等	担当者	横須賀市 財政部 FM推進課
図面名称	立面図 断面図	図番	縮尺	S=1:400	作図	平成	年	月	日		

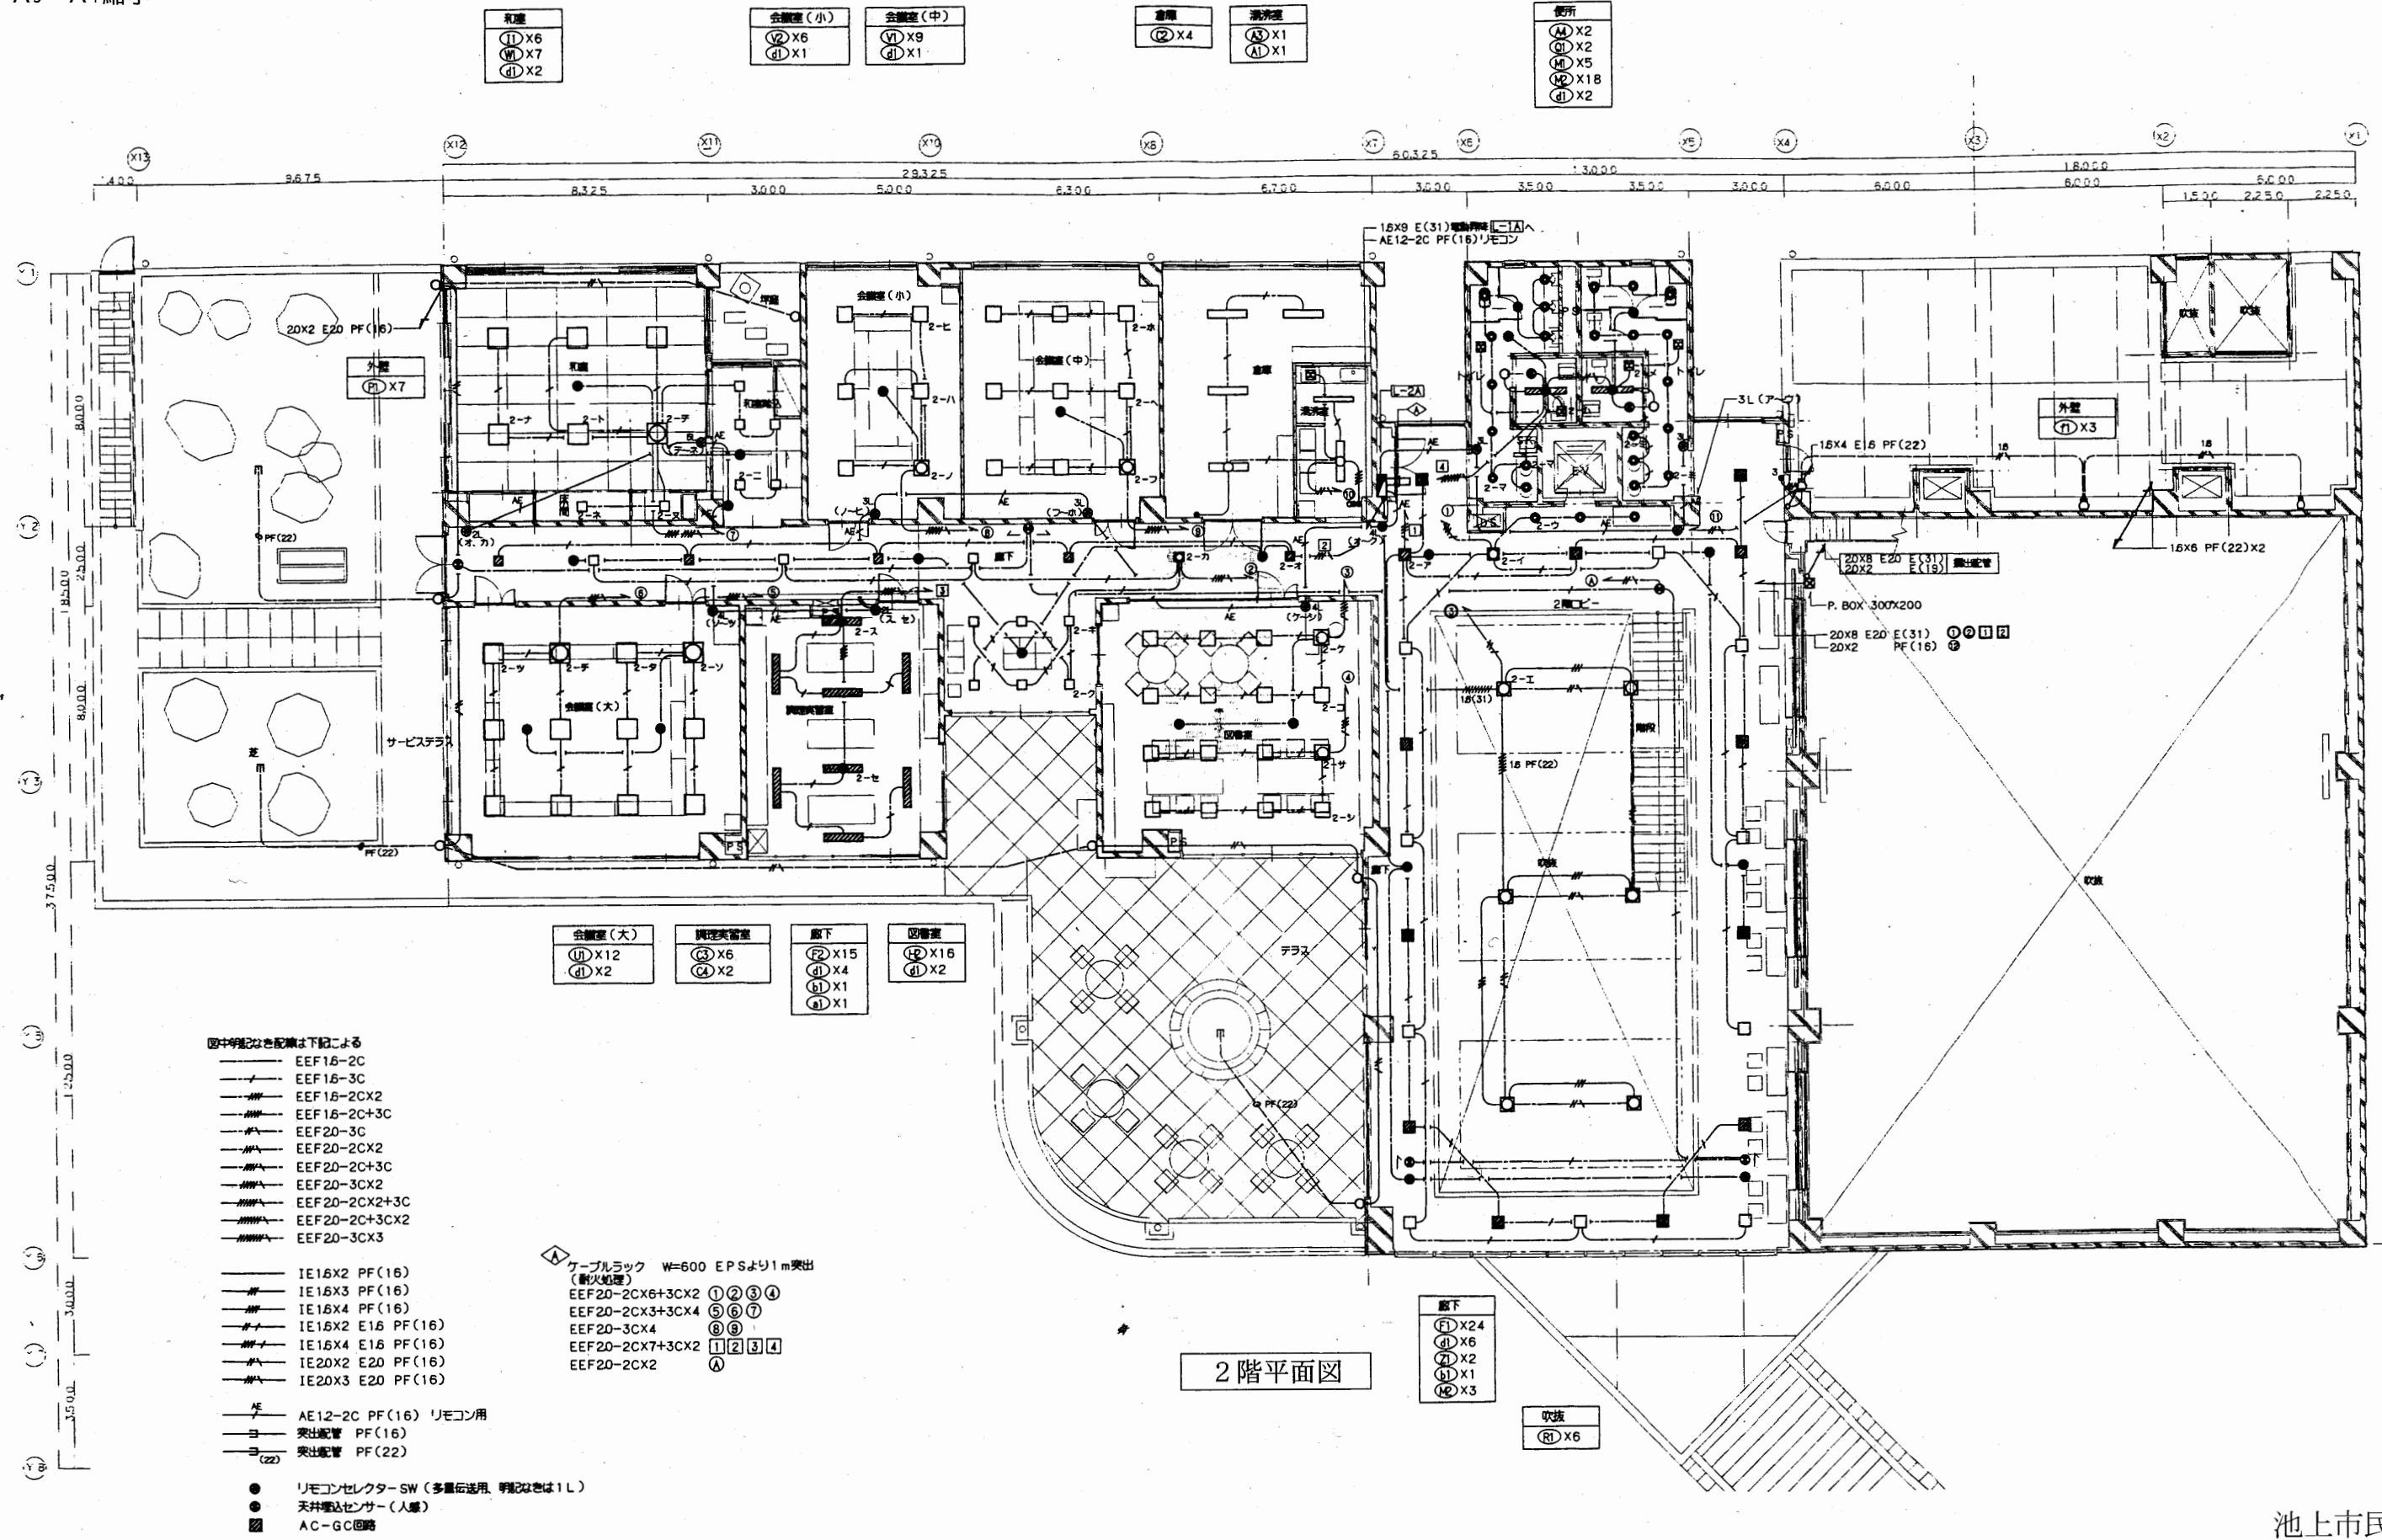

池上市民プラザ

工事名	追浜行政センターほか9か所建築基準法第12条定期点検業務委託		設計者資格 氏名	級建築士登録第 号		課長	主査等	担当者	横須賀市 財政部 FM推進課
図面名称	電灯設備	2階平面図	図番	縮尺	S=1:200	作図	平成 年 月 日		

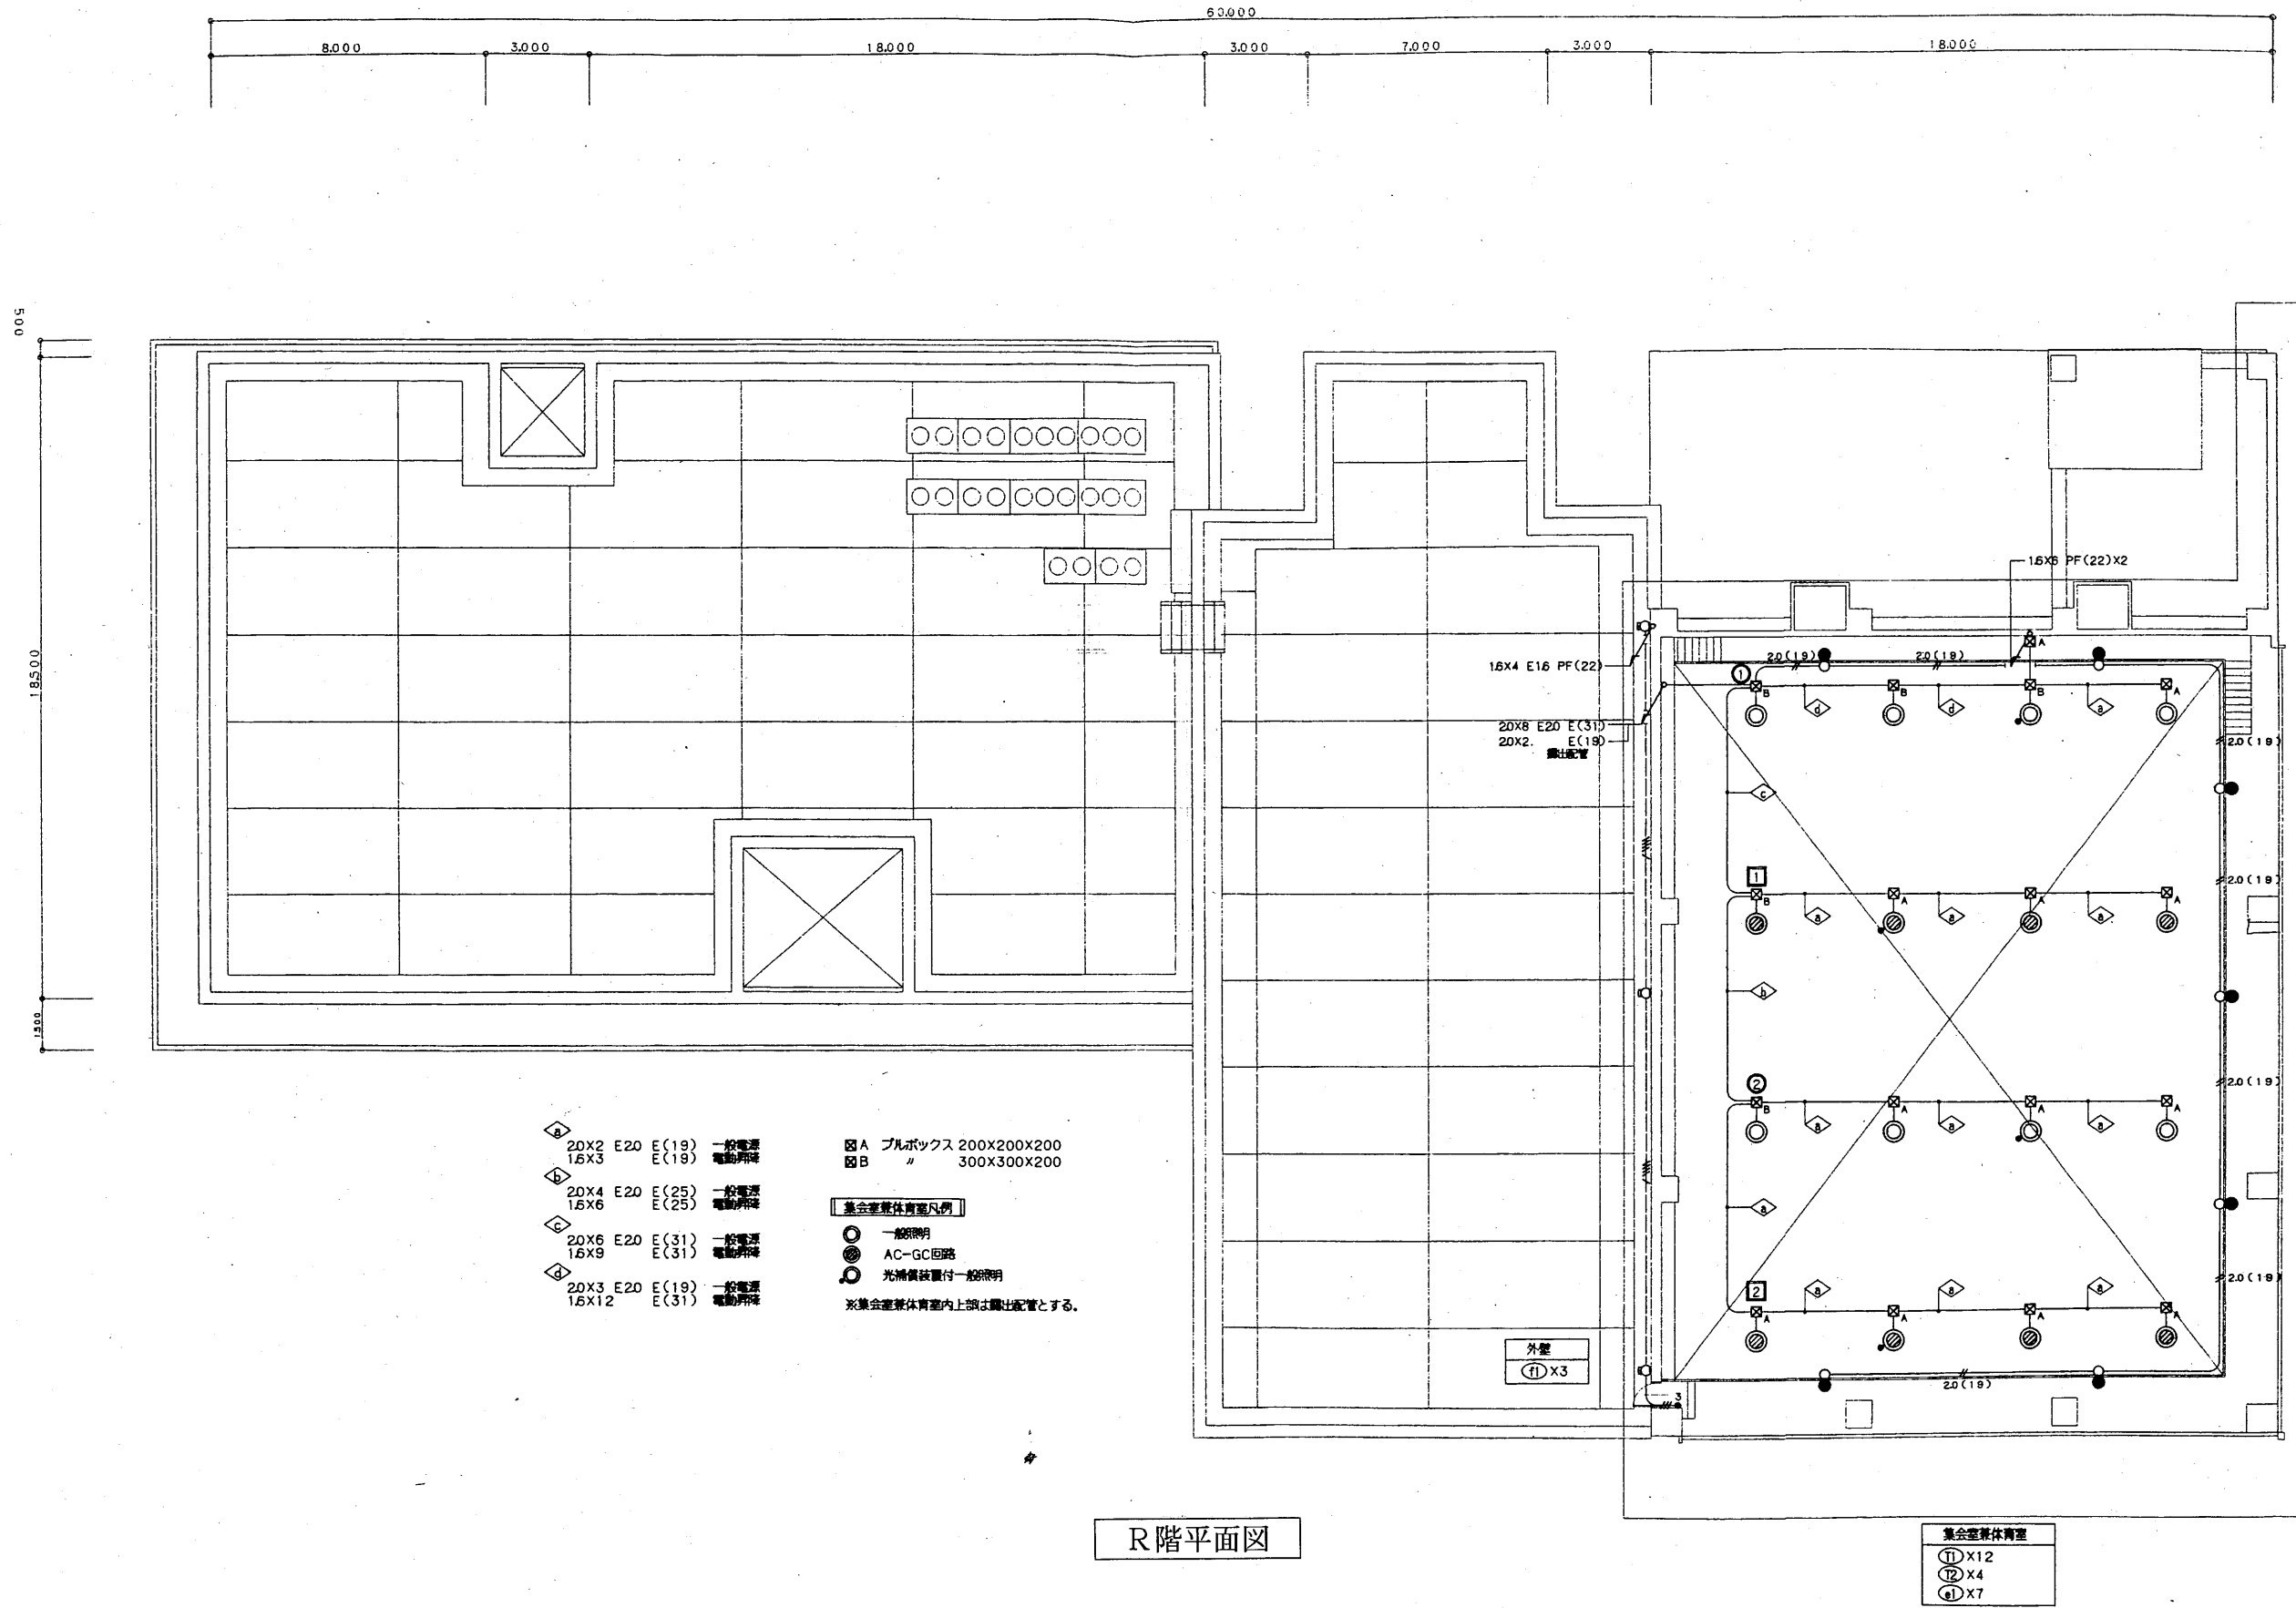


R階平面図

池上市民プラザ

工事名	追浜行政センターほか9か所建築基準法第12条定期点検業務委託			設計者資格 氏名	級建築士登録第 号			課長	主査等	担当者	横須賀市 財政部 FM推進課
	図面名称	電灯設備 R階平面図			図番	縮尺	S=1:200				

A3 A4縮小

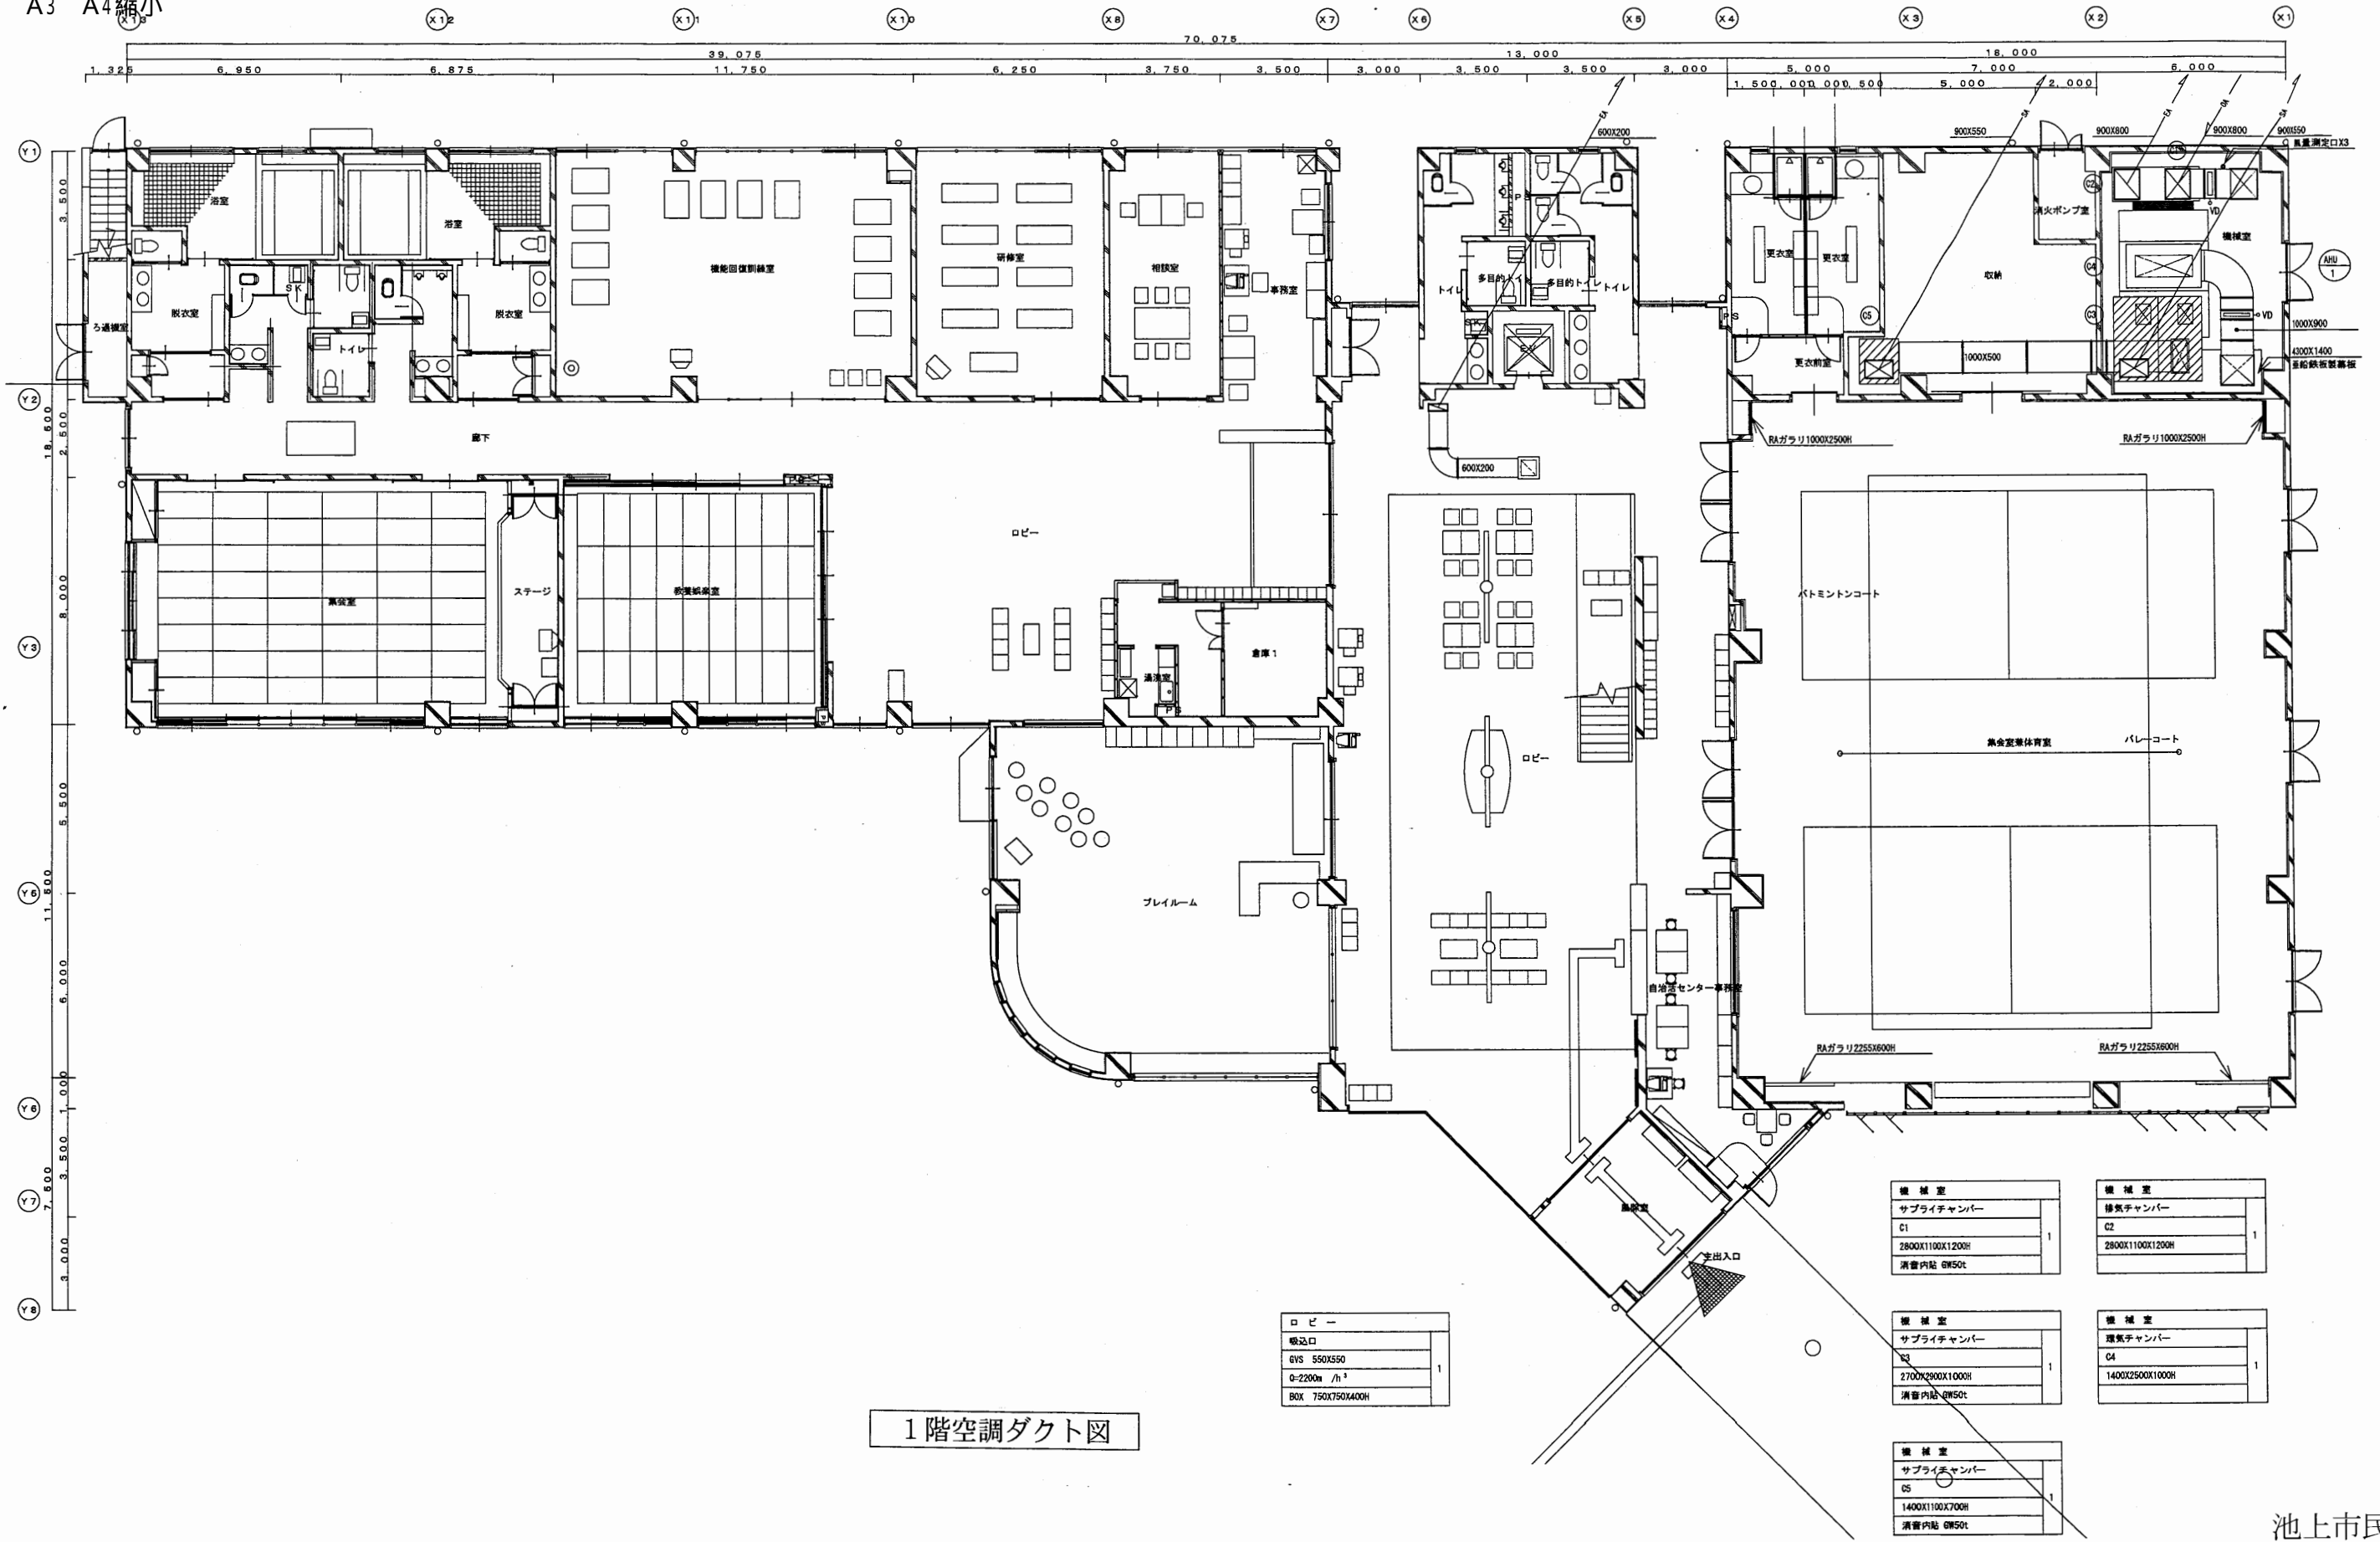


1階空調ダクト図

池上市民プラザ

工事名	追浜行政センターほか9か所建築基準法第12条定期点検業務委託			設計者資格 氏名	級建築士登録第 号			課長	主査等	担当者	横須賀市 財政部 FM推進課
図面名称	1階空調ダクト図	図番		縮尺	S=1:200	作図	平成 年 月 日				

倉庫	
サブライチャンバー	
U7	
500X600X350H	2
消音内貼 GW50t	

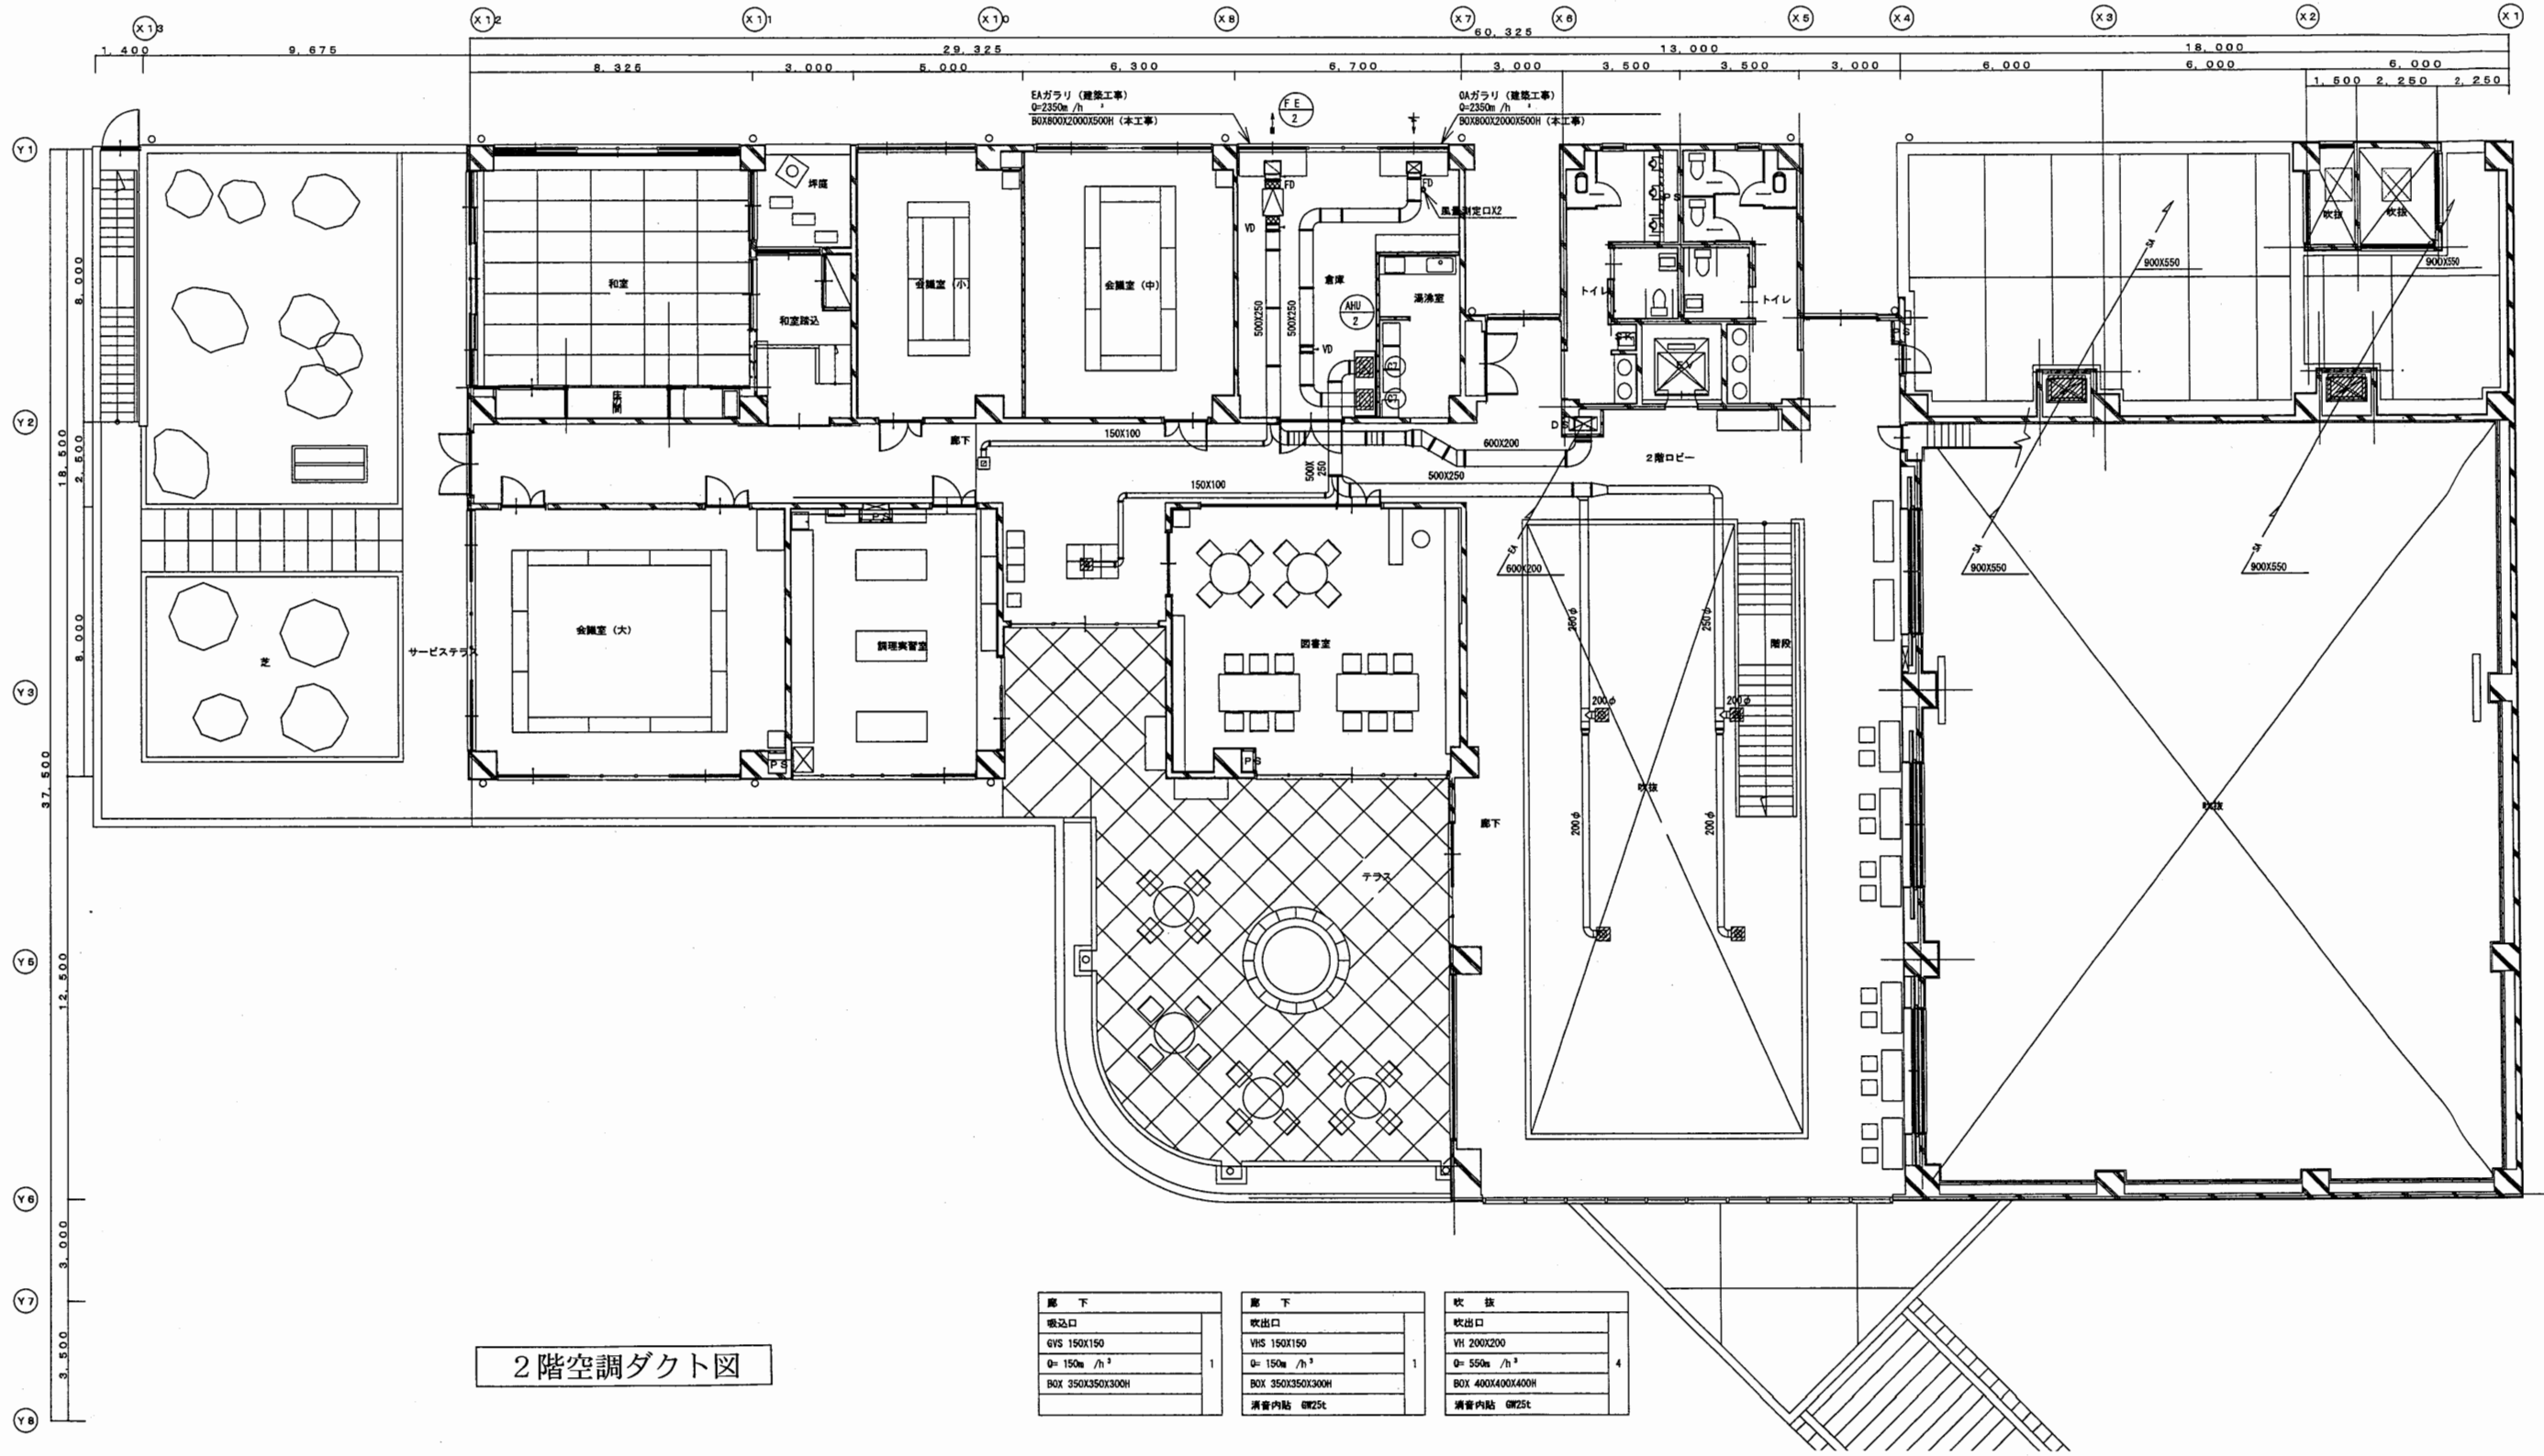


2階空調ダクト図

廊下	廊下	吹抜
吸込口	吹出口	吹出口
GV5 150X150	WH 150X150	WH 200X200
Q= 150m ³ /h	Q= 150m ³ /h	Q= 550m ³ /h
BOX 350X350X300H	BOX 350X350X300H	BOX 400X400X400H
	消音内貼 GW25t	消音内貼 GW25t

池上市民プラザ

工事名	追浜行政センターほか9か所建築基準法第12条定期点検業務委託			設計者資格氏名	級建築士登録第 号		課長	主査等	担当者	横須賀市 財政部 FM推進課
図面名称	2階空調ダクト図	図番		縮尺	S=1:200	作図	平成 年 月 日			




A3 A4縮小

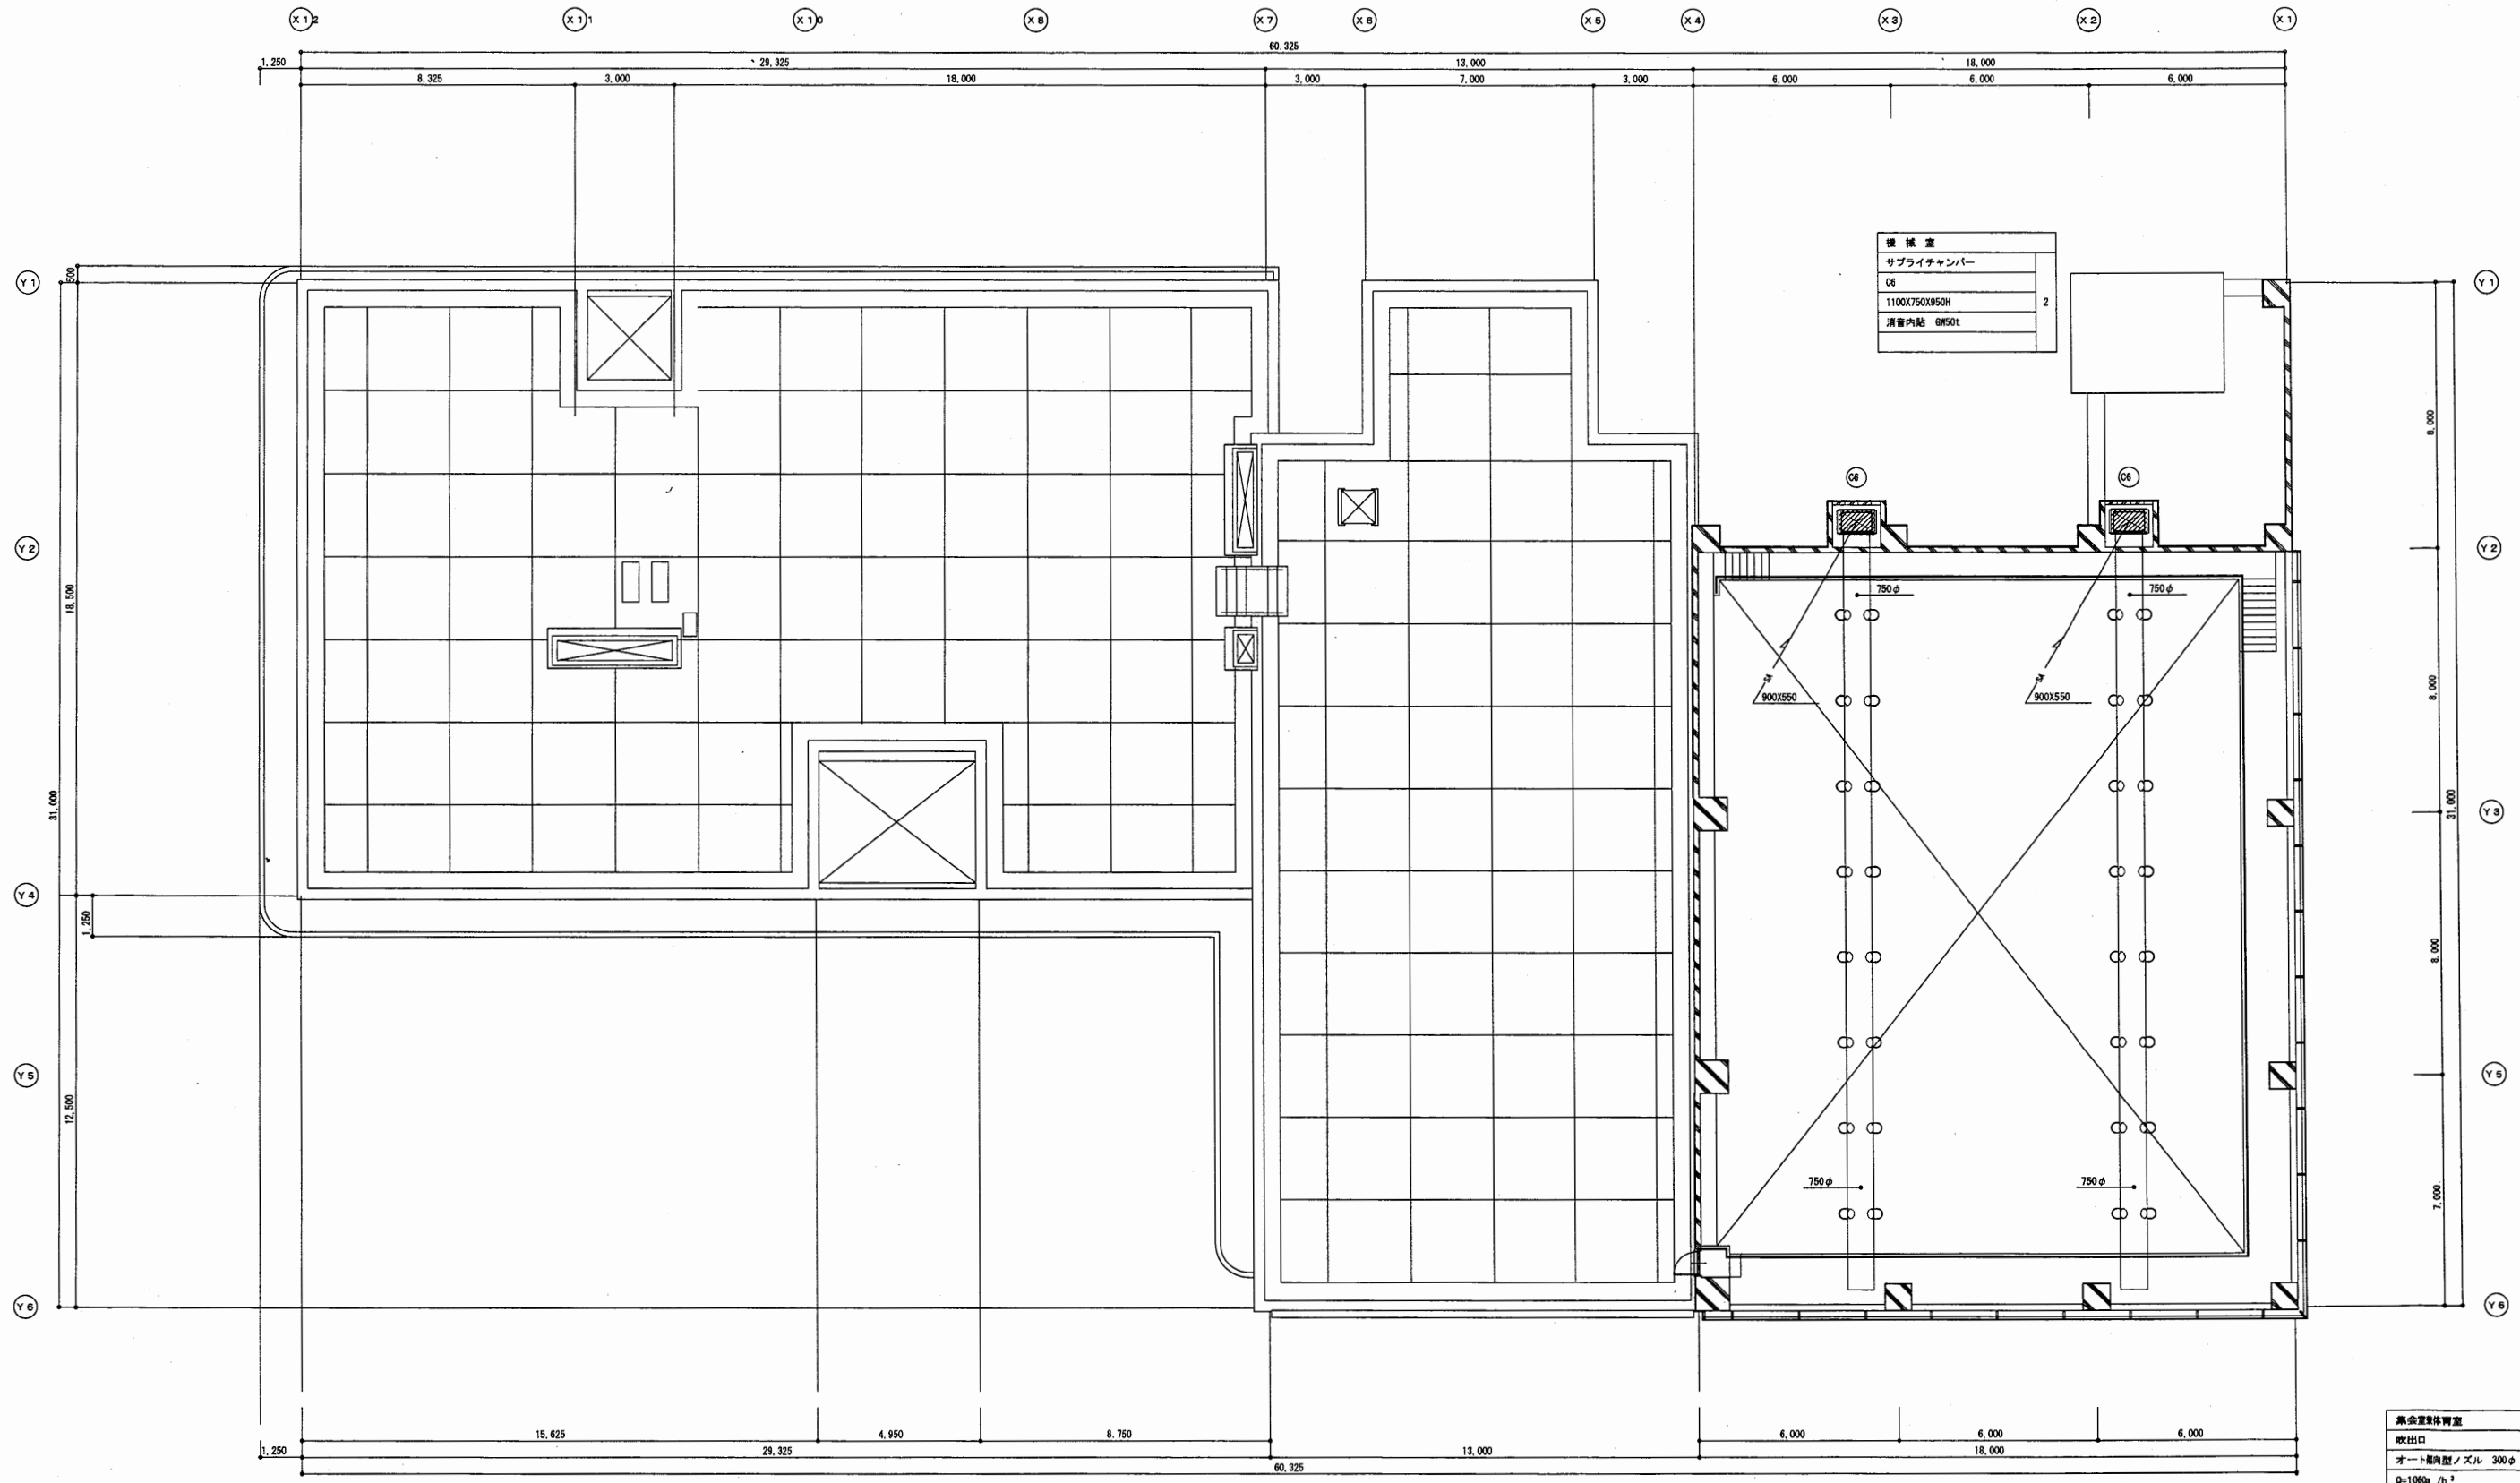

R階空調ダクト図

池上市民プラザ


工事名	追浜行政センターほか9か所建築基準法第12条定期点検業務委託		設計者資格 氏名	級建築士登録第 号		課長	主査等	担当者	横須賀市 財政部 FM推進課
図面名称	R階空調ダクト図	図番	縮尺	S=1:200	作図	平成	年	月	

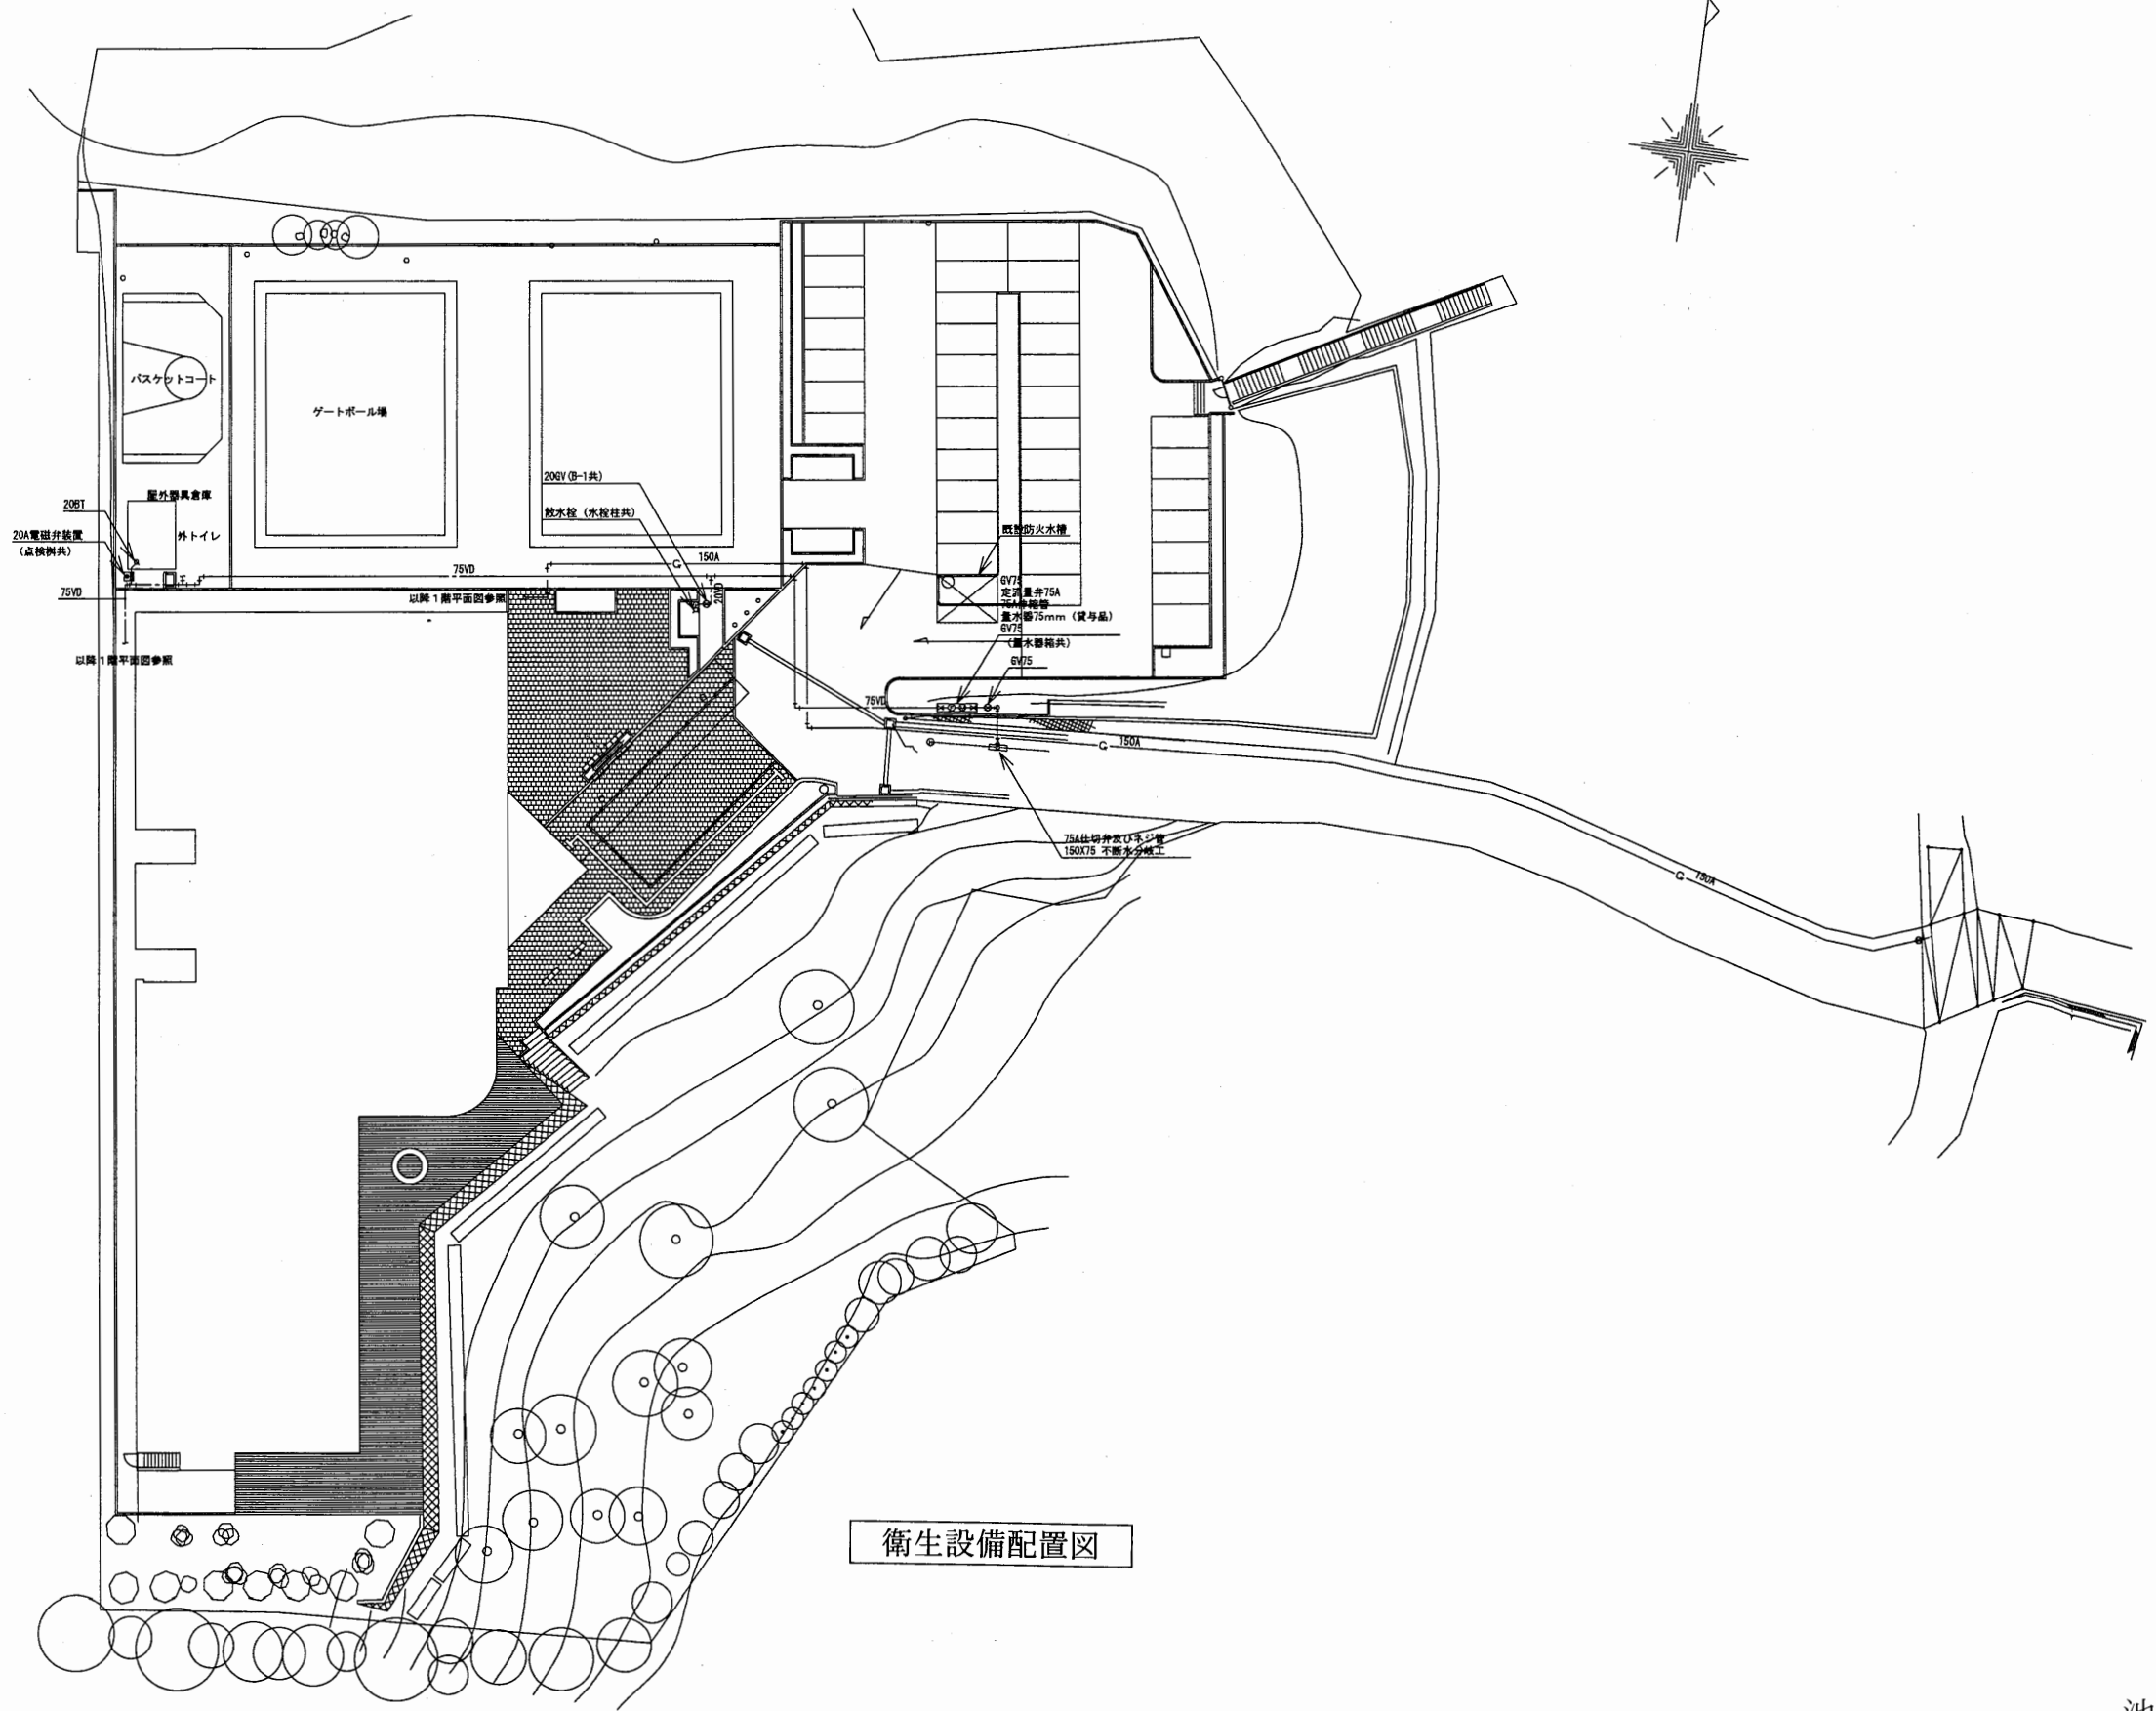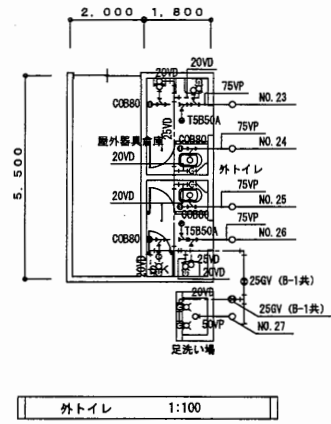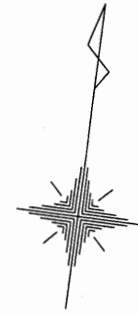

衛生設備配置図

池上市民プラザ


工事名	追浜行政センターほか9か所建築基準法第12条定期点検業務委託		設計者資格 氏名	級建築士登録第	号	課長	主査等	担当者	横須賀市 財政部 FM推進課
図面名称	衛生設備配置図	図番	縮尺	S=1:600	作図	平成	年	月	

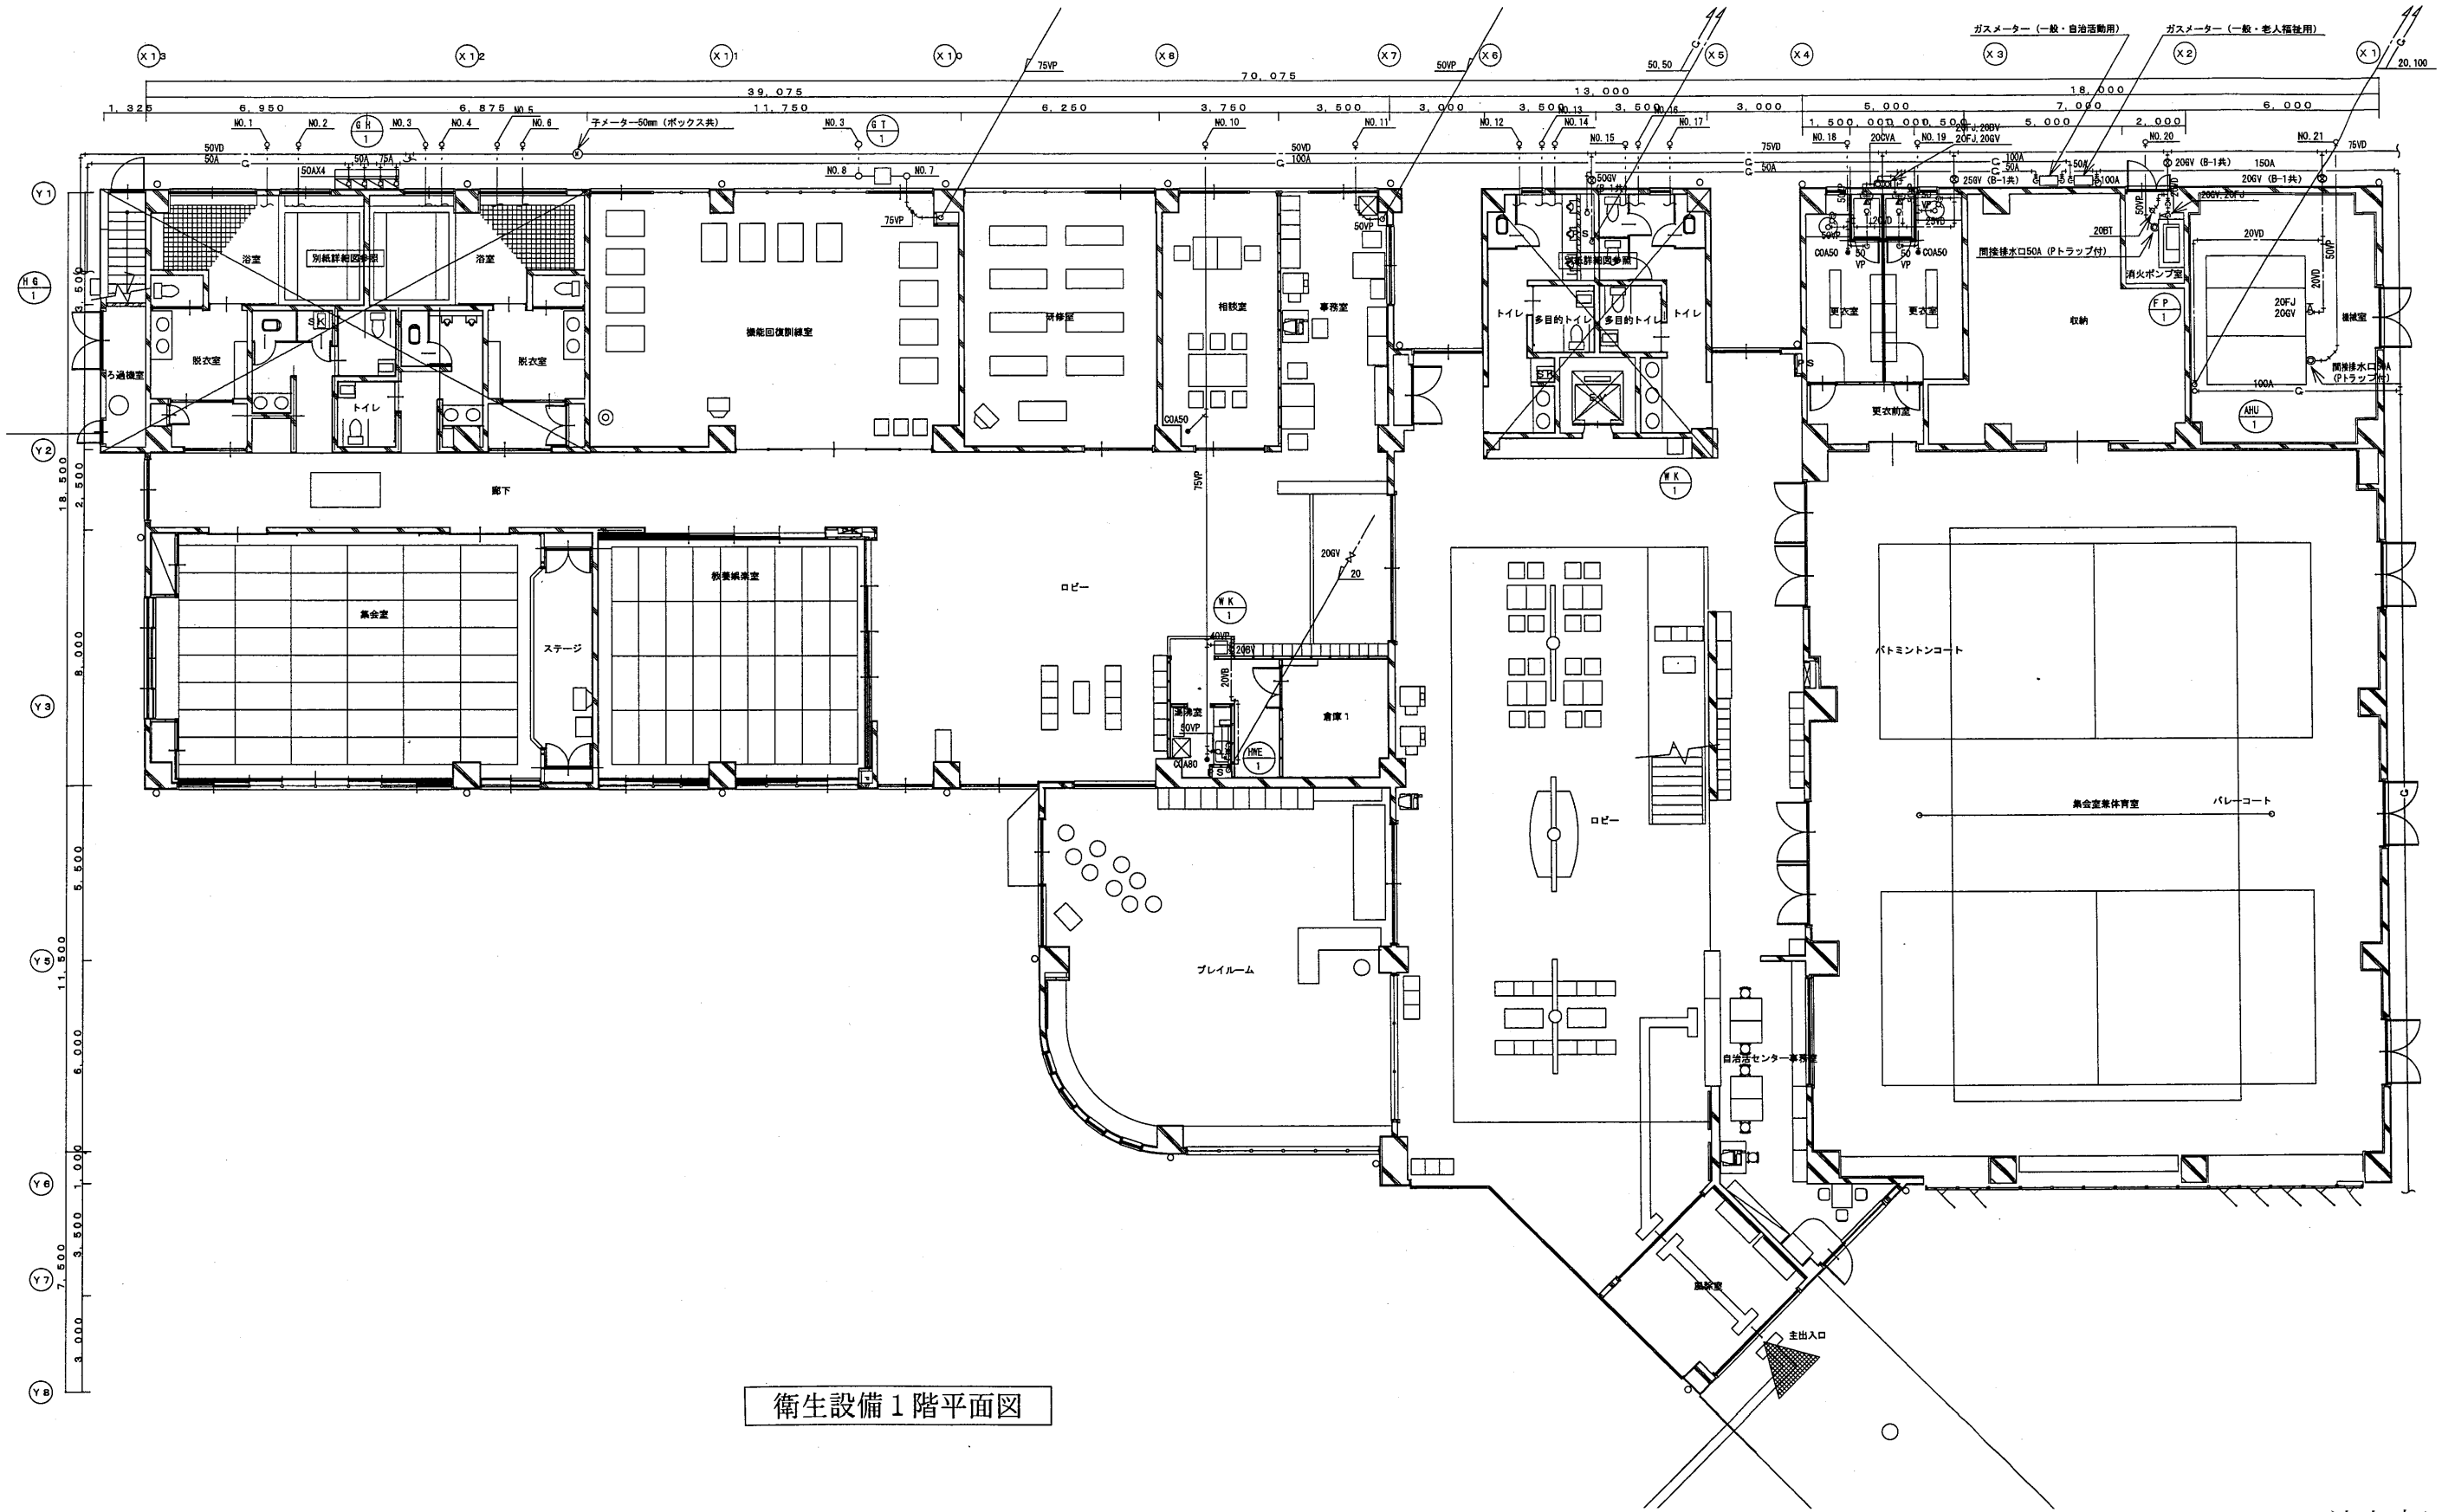

衛生設備 1階平面図


池上市民プラザ

工事名	追浜行政センターほか9か所建築基準法第12条定期点検業務委託			設計者資格 氏名	級建築士登録第 号		課長	主査等	担当者	横須賀市 財政部 FM推進課
図面名称	衛生設備 1階平面図	図番		縮尺	S=1:200	作図	平成 年 月 日			

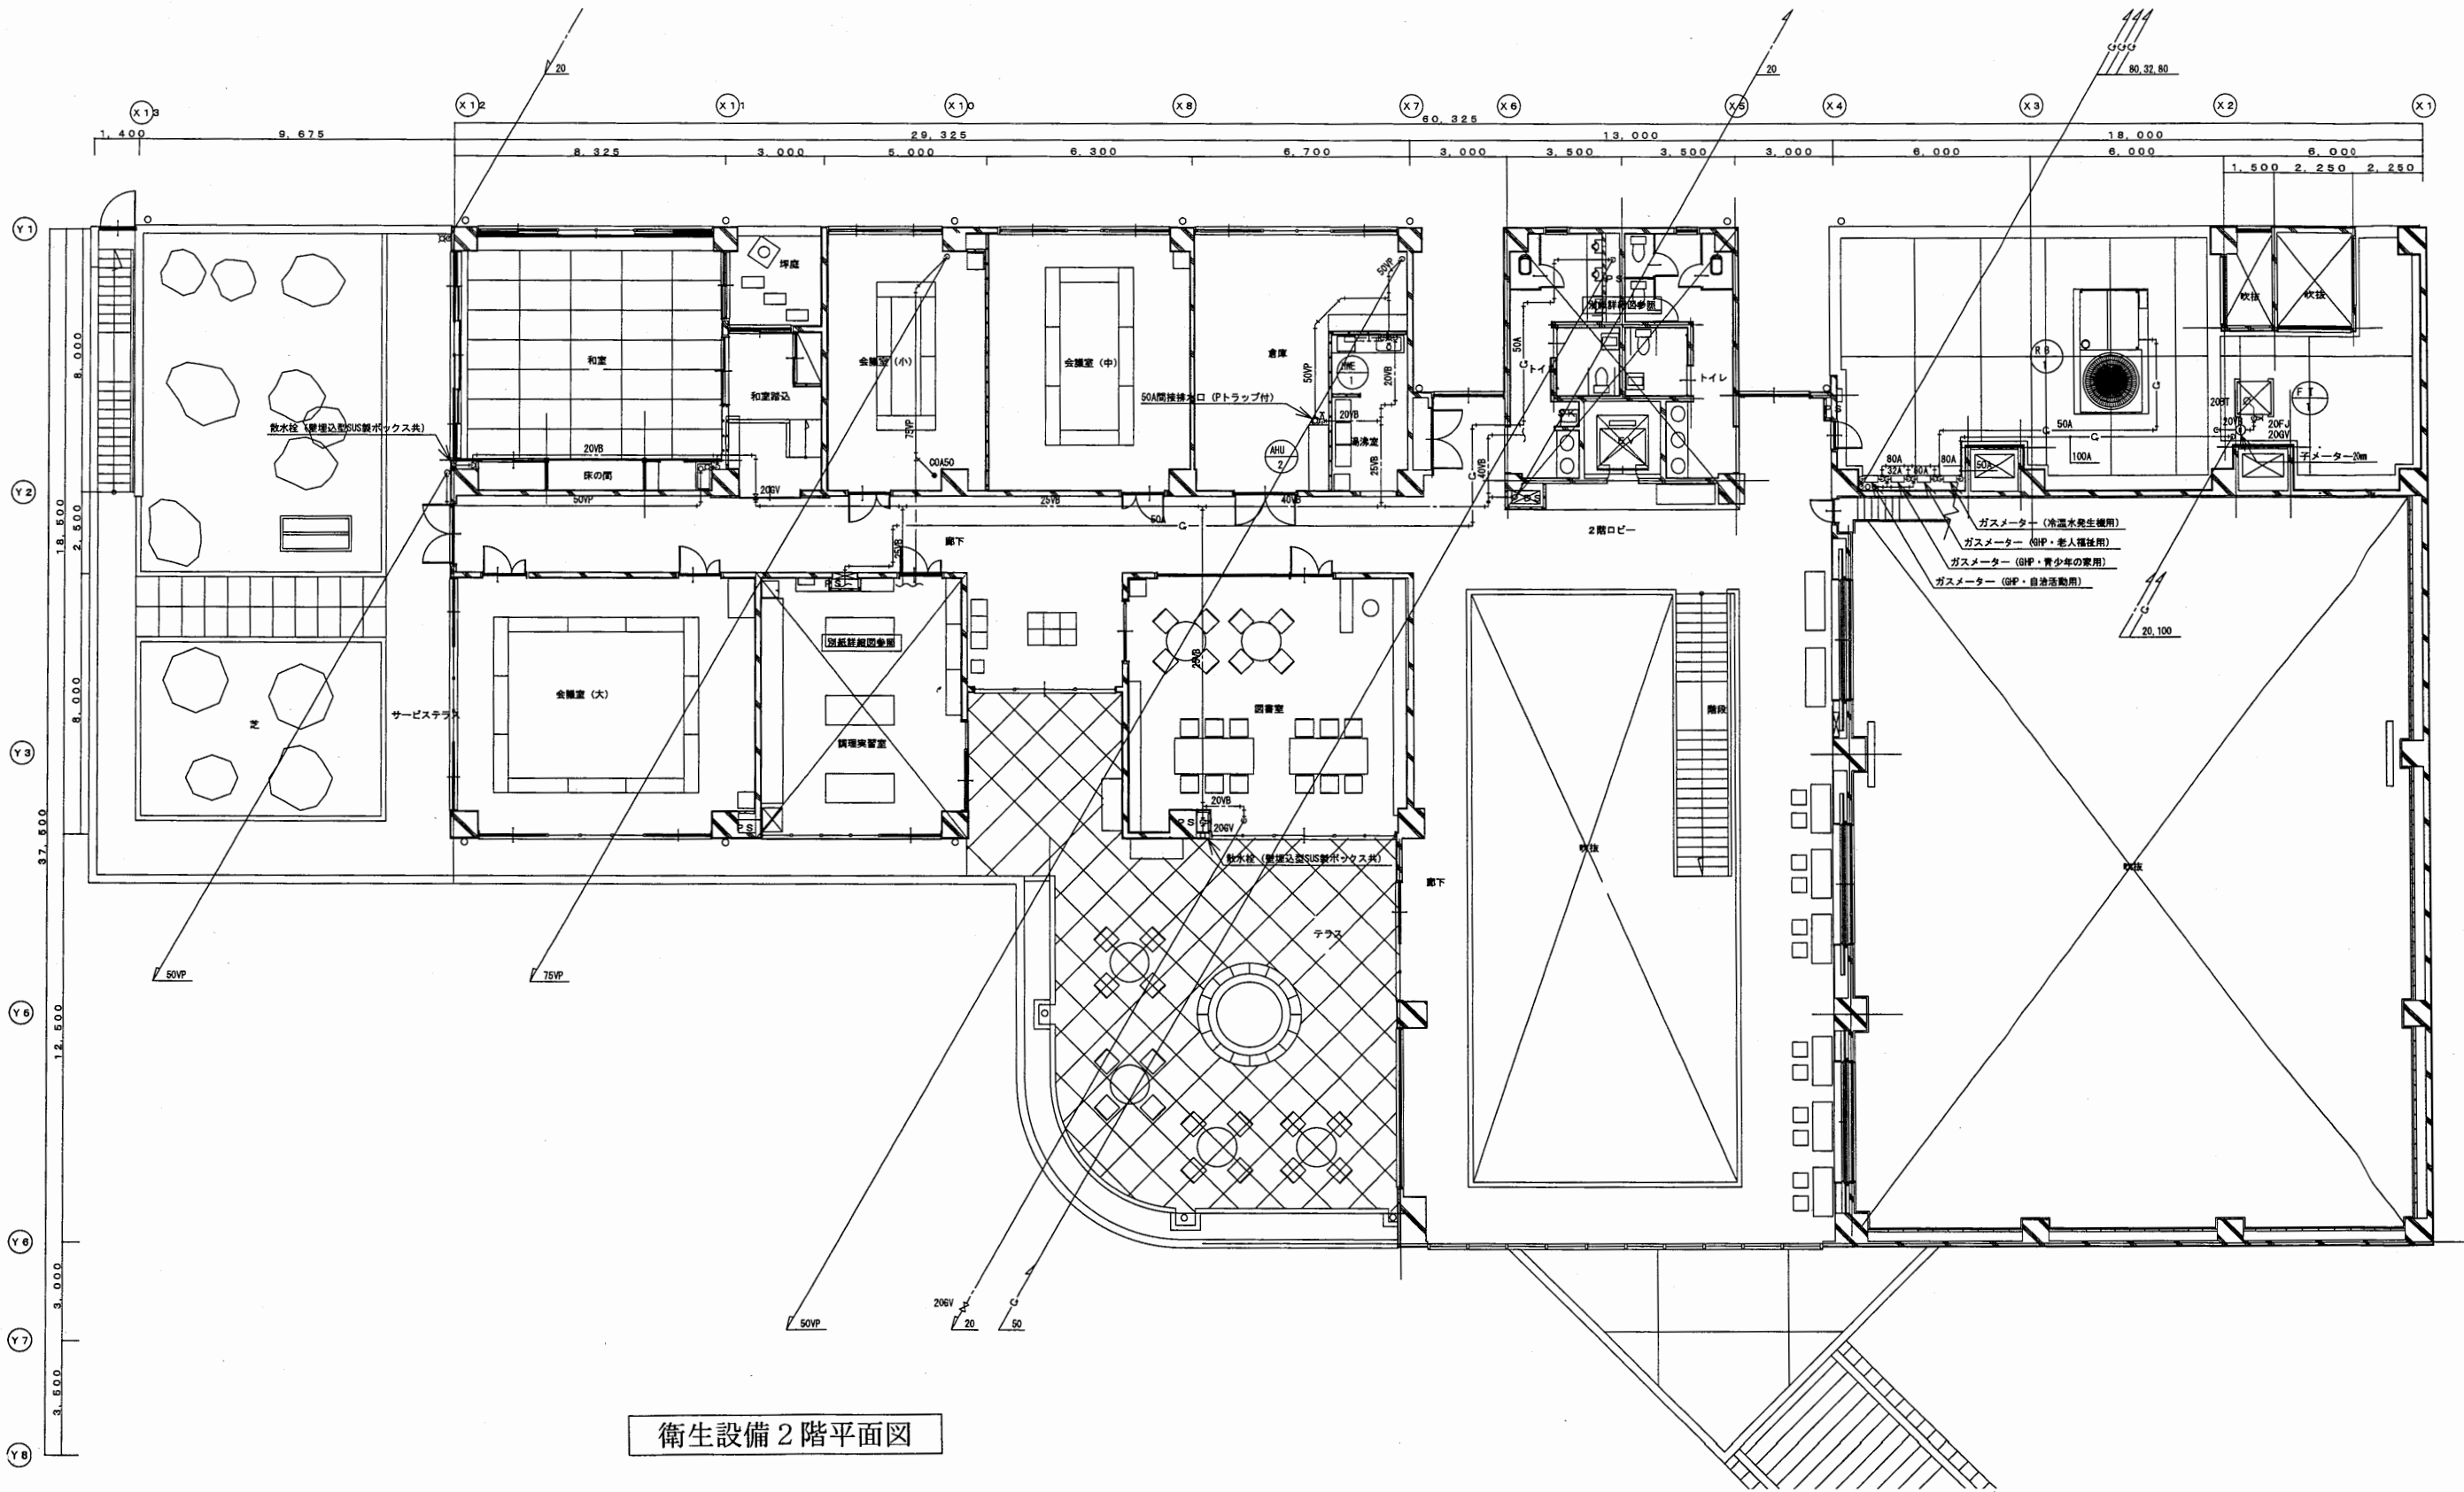

衛生設備 2階平面図

工事名	追浜行政センターほか9か所建築基準法第12条定期点検業務委託			設計者資格 氏名	級建築士登録第 号			課長	主査等	担当者	横須賀市 財政部 FM推進課
図面名称	衛生設備 2階平面図	図番	縮尺	S=1:200	作図	平成	年	月	日		

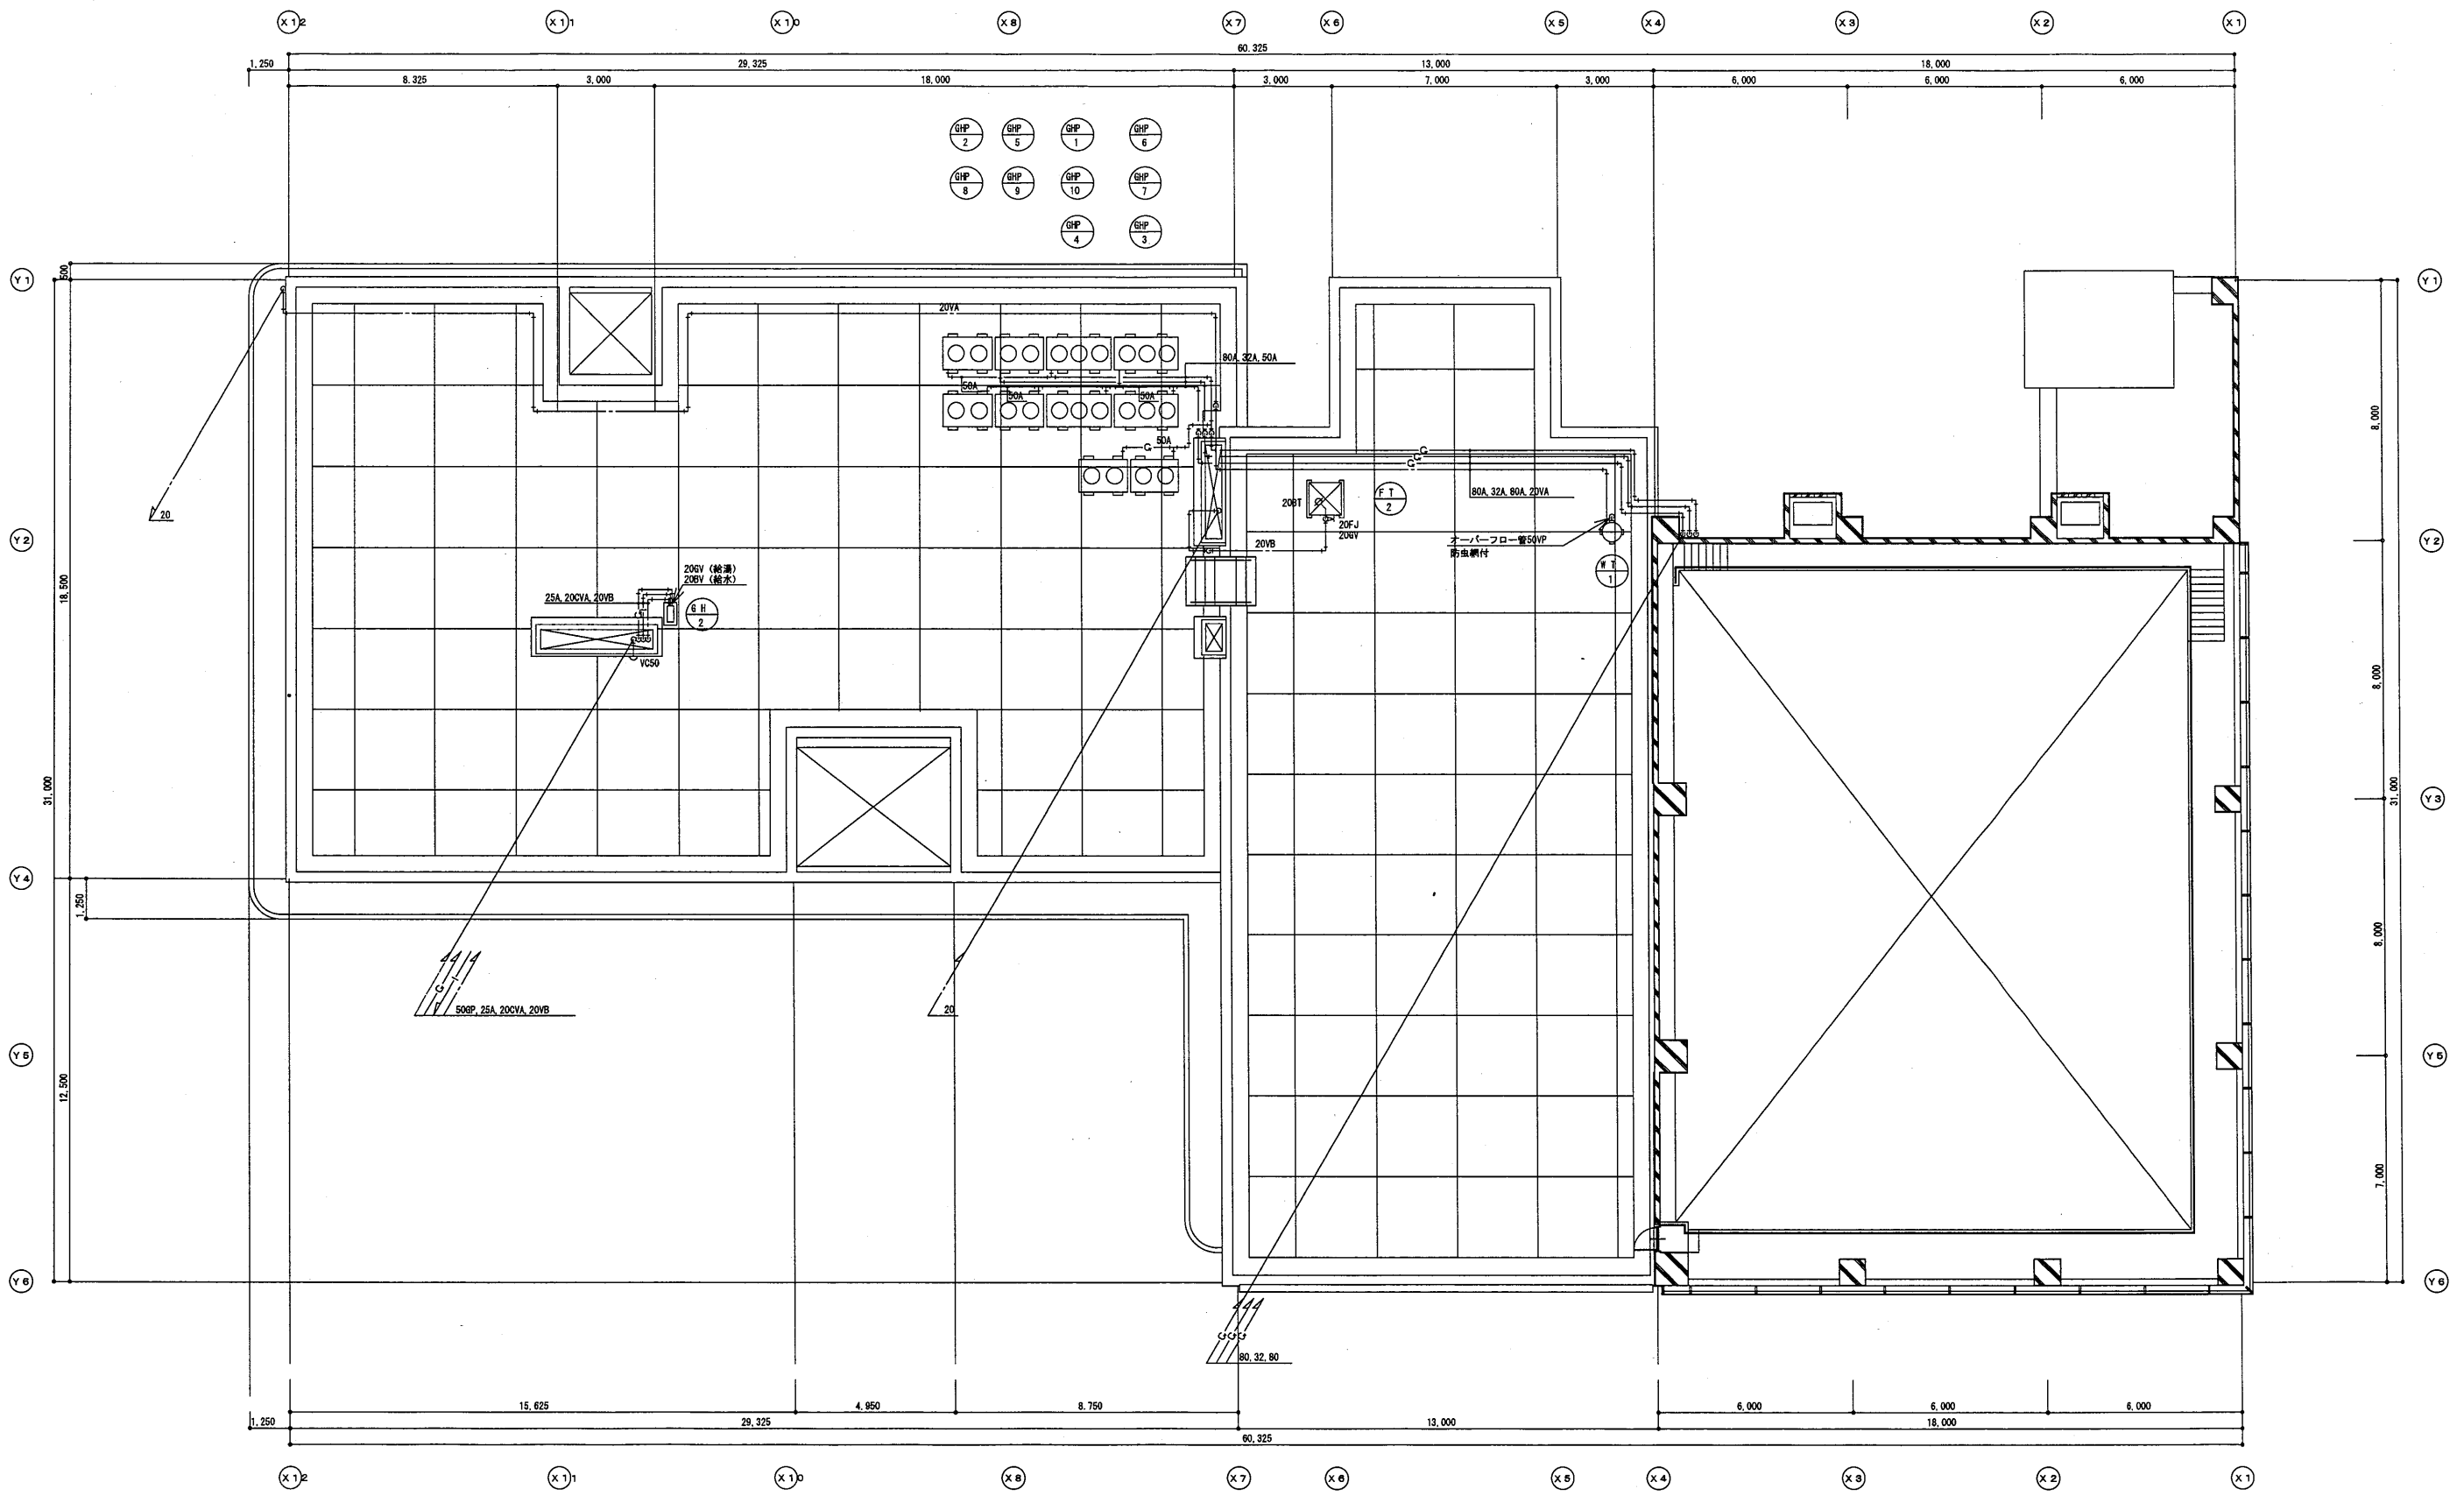


衛生設備R階平面図

池上市民プラザ


工事名	追浜行政センターほか9か所建築基準法第12条定期点検業務委託		設計者資格 氏名	級建築士登録第	号	課長	主査等	担当者	横須賀市 財政部 FM推進課
図面名称	衛生設備R階平面図	図番	縮尺	S=1:200	作図	平成	年	月	



案内図

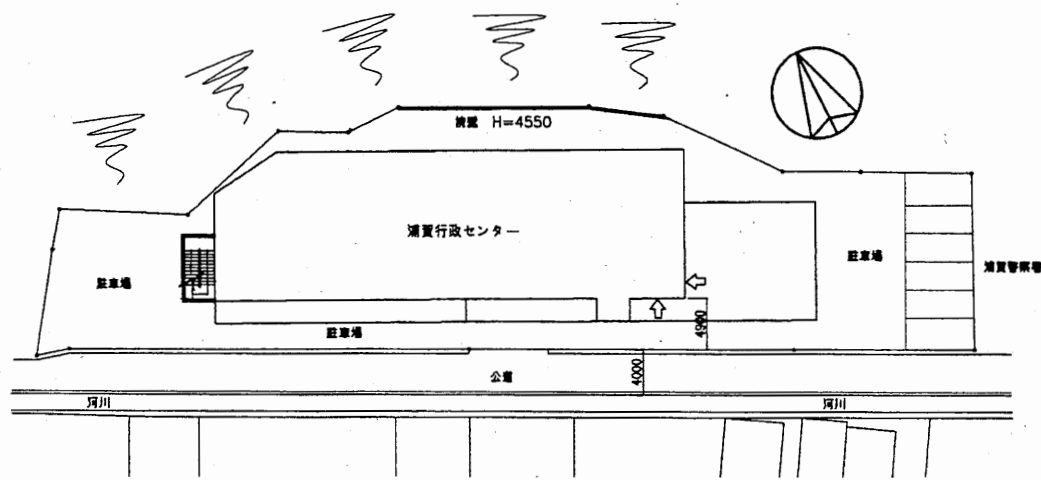


配置図 1:500

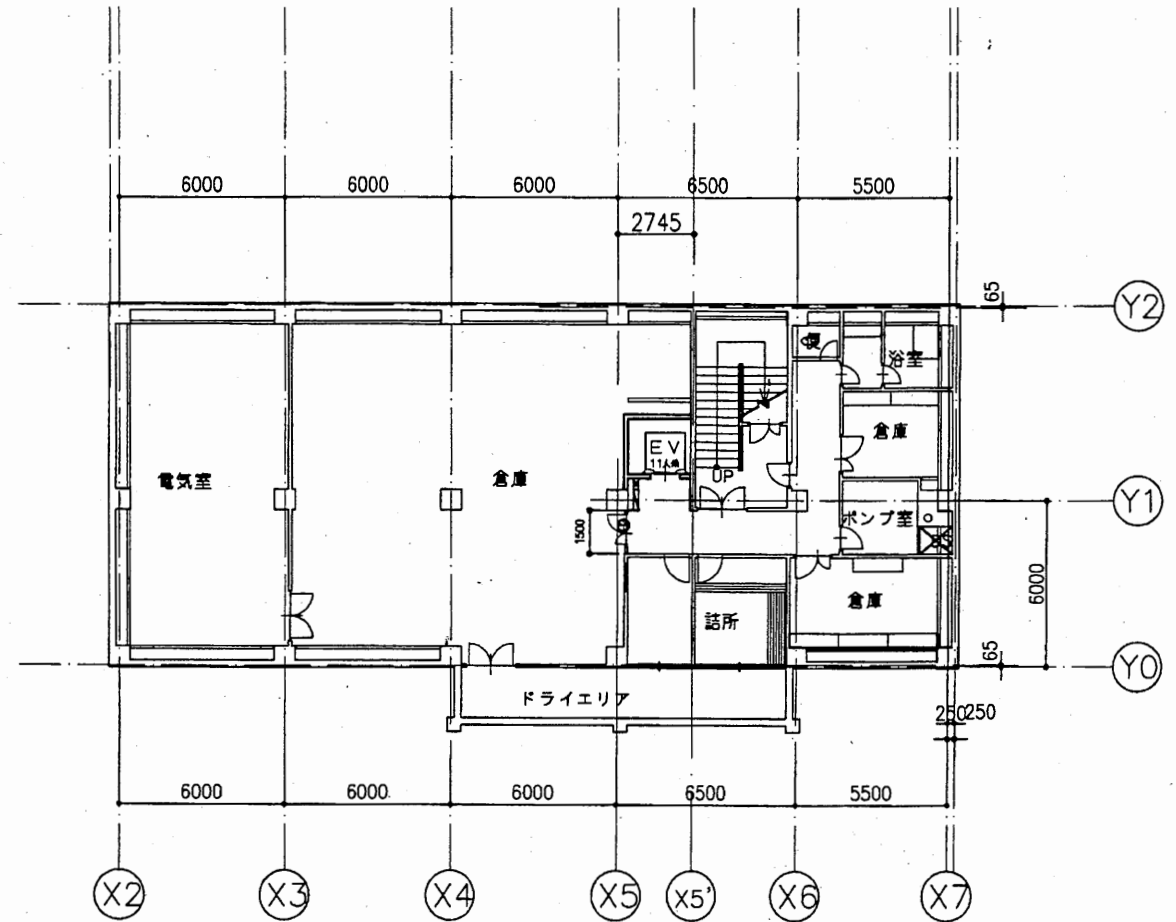


地階平面図 1:200

浦賀行政C

工事名	追浜行政センターほか9か所建築基準法第12条定期点検業務委託			設計者資格 氏名	級建築士登録第 号		課長	主査等	担当者	横須賀市 財政部 FM推進課
図面名称	案内図 配置図 B1平面図	図番	縮尺	1:200 1:500	作図	平成 年 月 日				

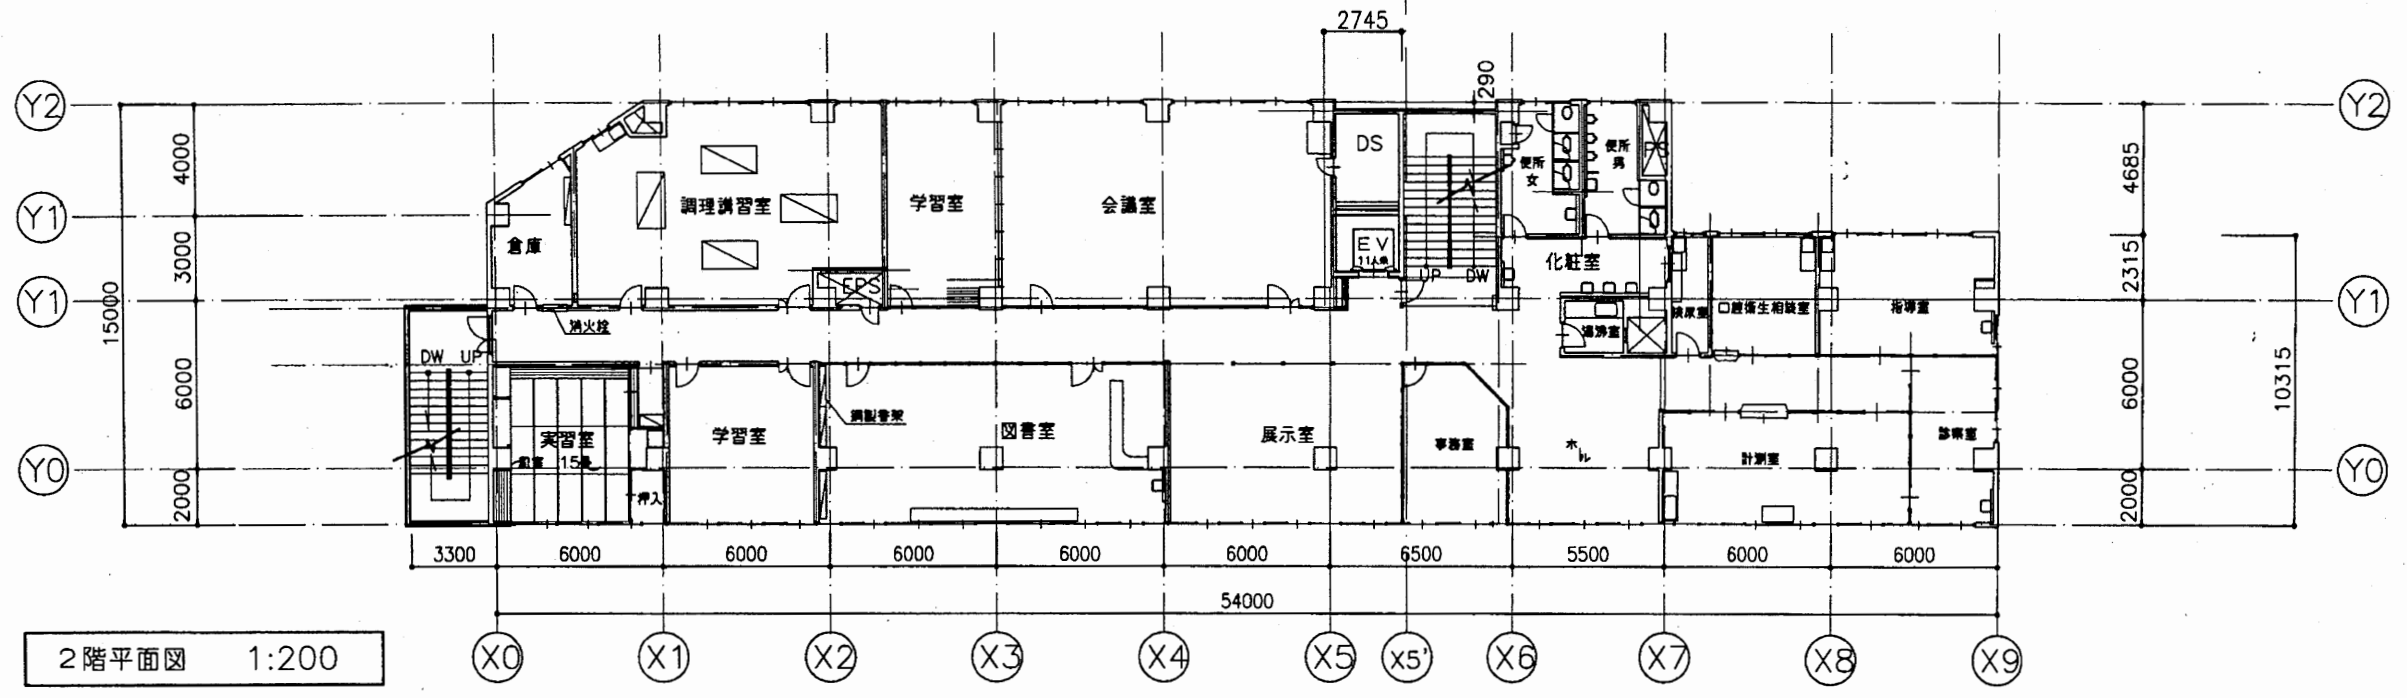


2階平面図 1:200

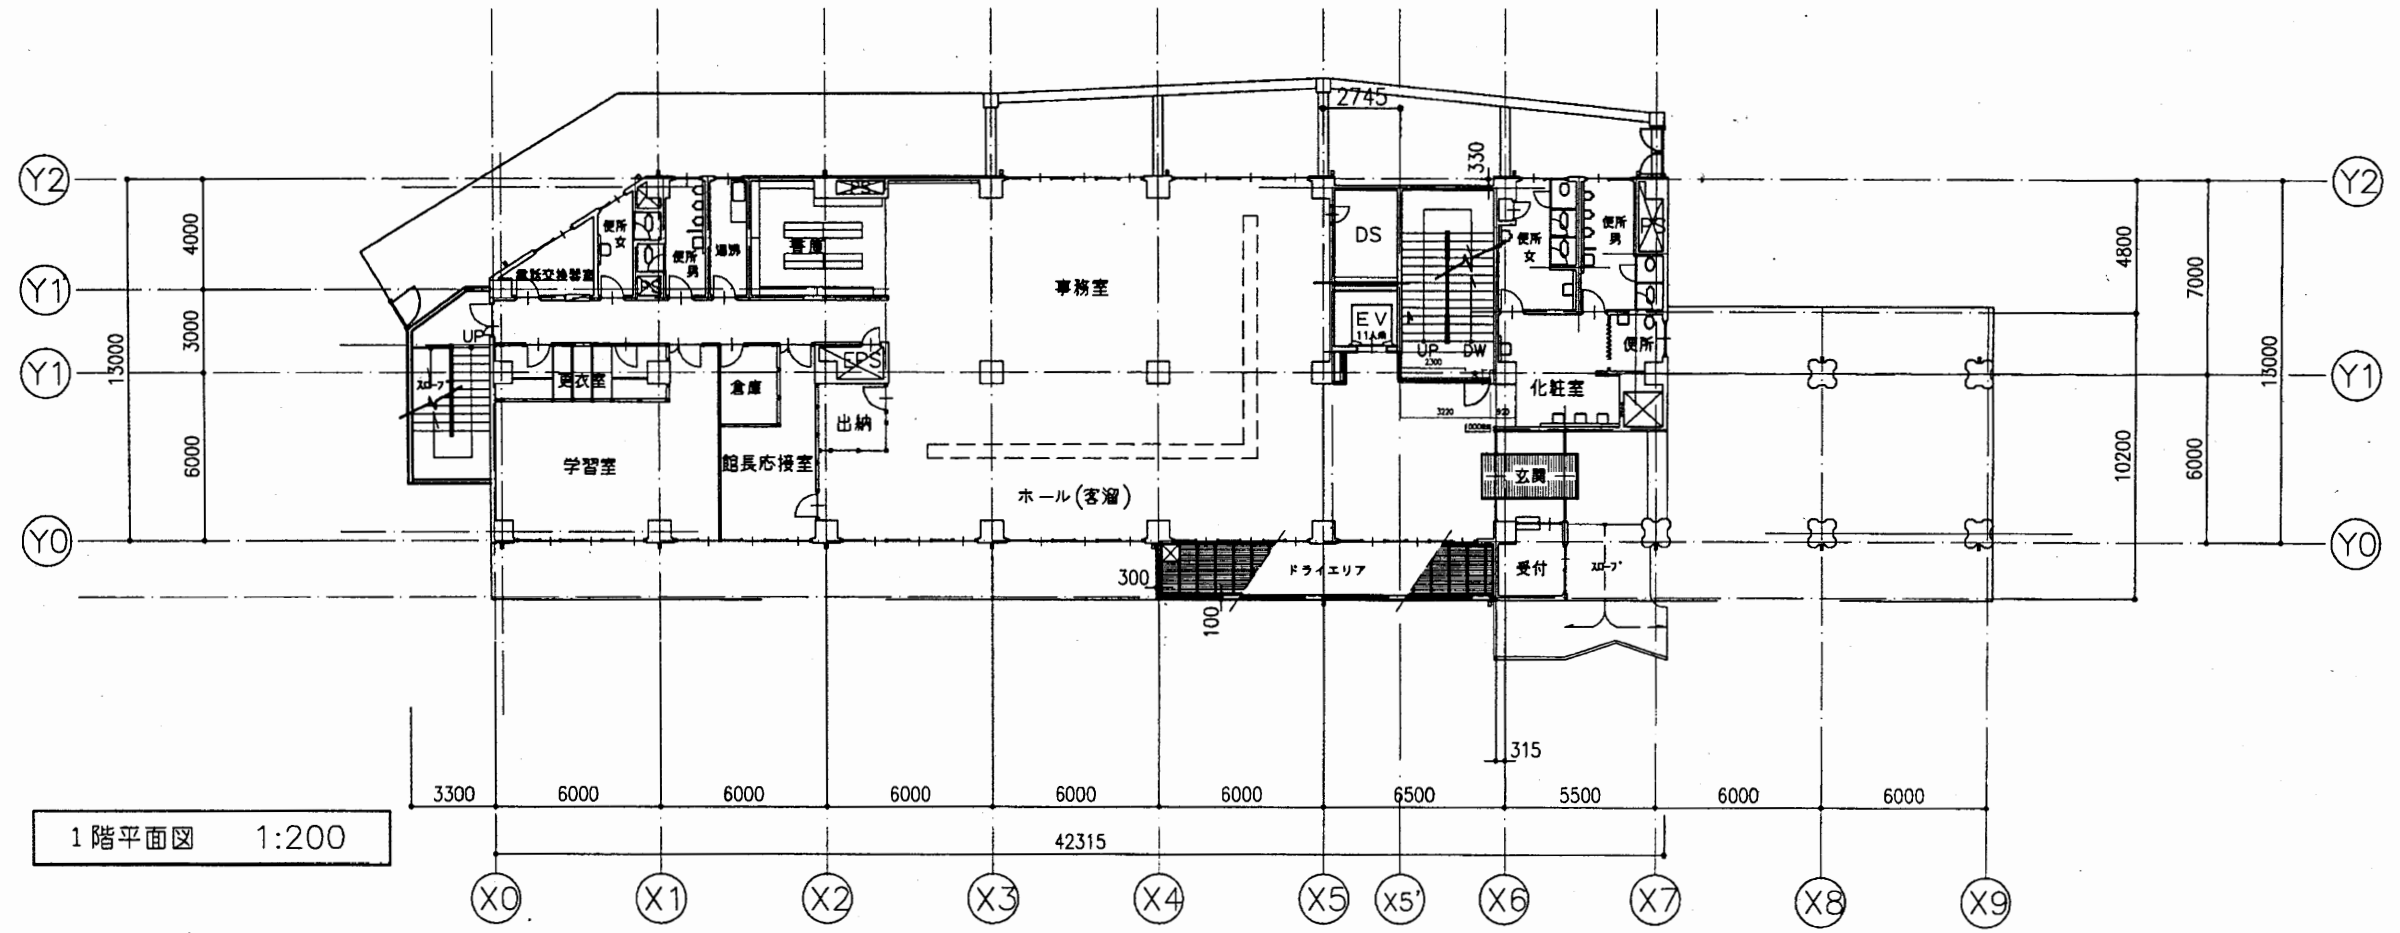


1階平面図 1:200

工事名	追浜行政センターほか9か所建築基準法第12条定期点検業務委託		設計者資格 氏名	級建築士登録第 号		課長	主査等	担当者	横須賀市 財政部 FM推進課
図面名称	1階 2階平面図	図番	縮尺	1:200	作図	平成	年	月	

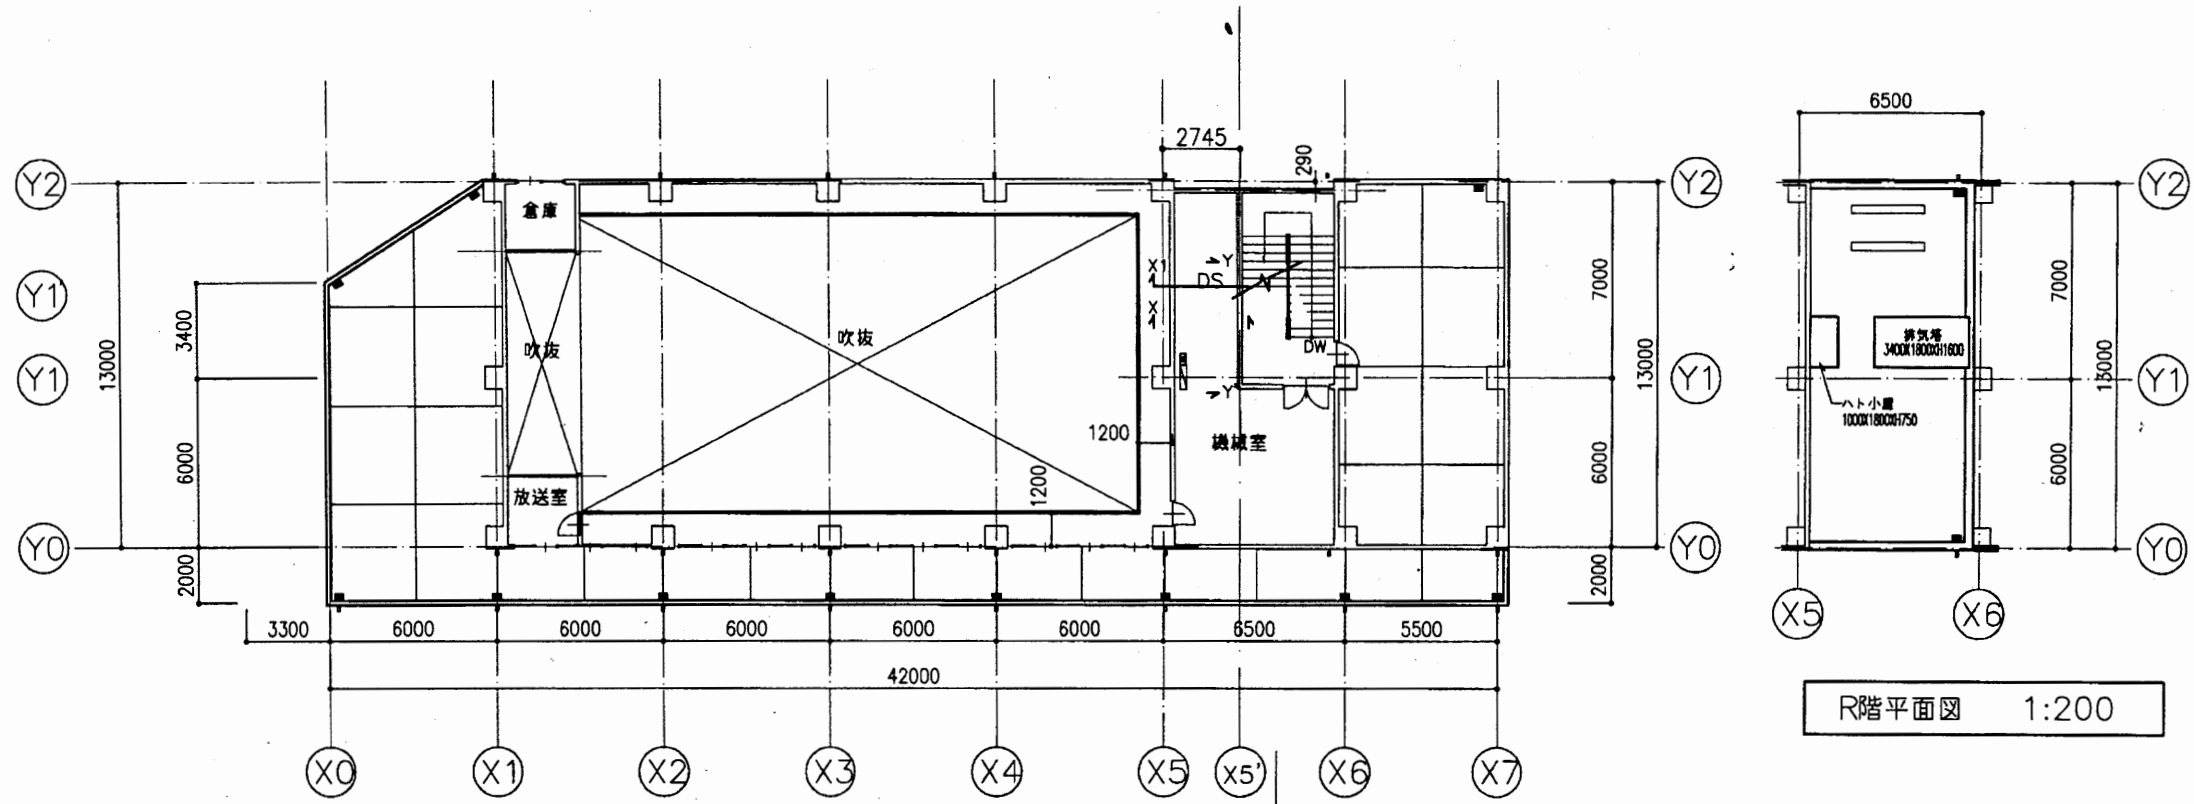


4階平面図 1:200

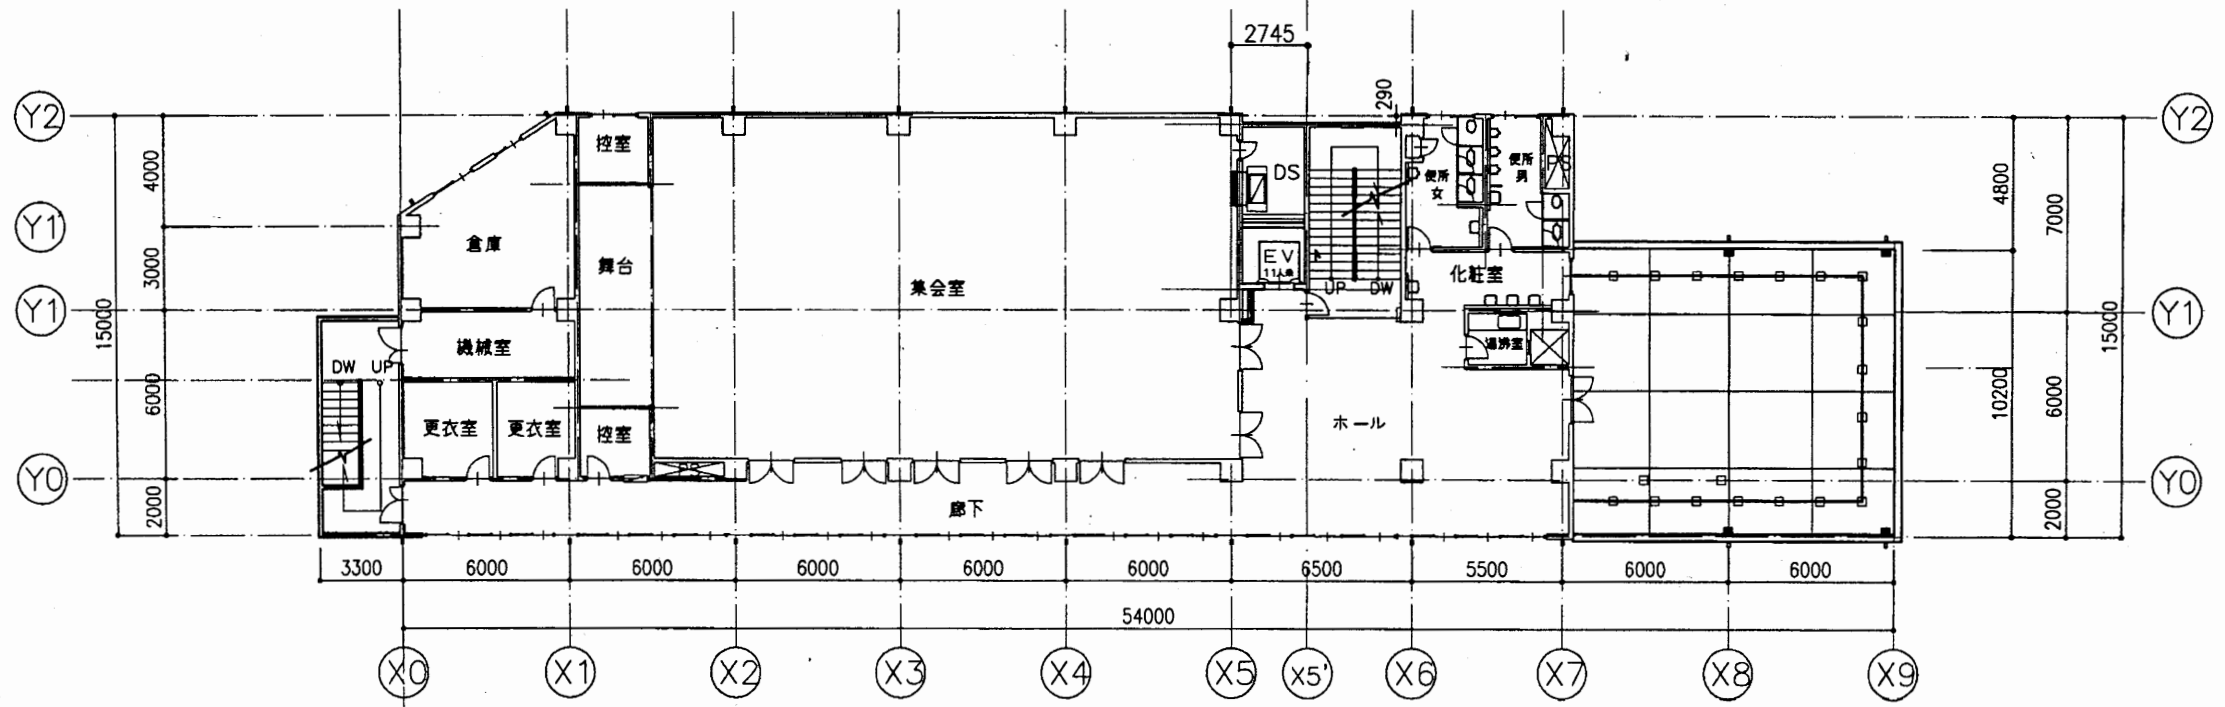

3階平面図 1:200

工事名	追浜行政センターほか9か所建築基準法第12条定期点検業務委託			設計者資格 氏名	級建築士登録第 号		課長	主査等	担当者	横須賀市 財政部 FM推進課
図面名称	3階4階R階平面図	図番	縮尺	1:200	作図	平成 年 月 日				

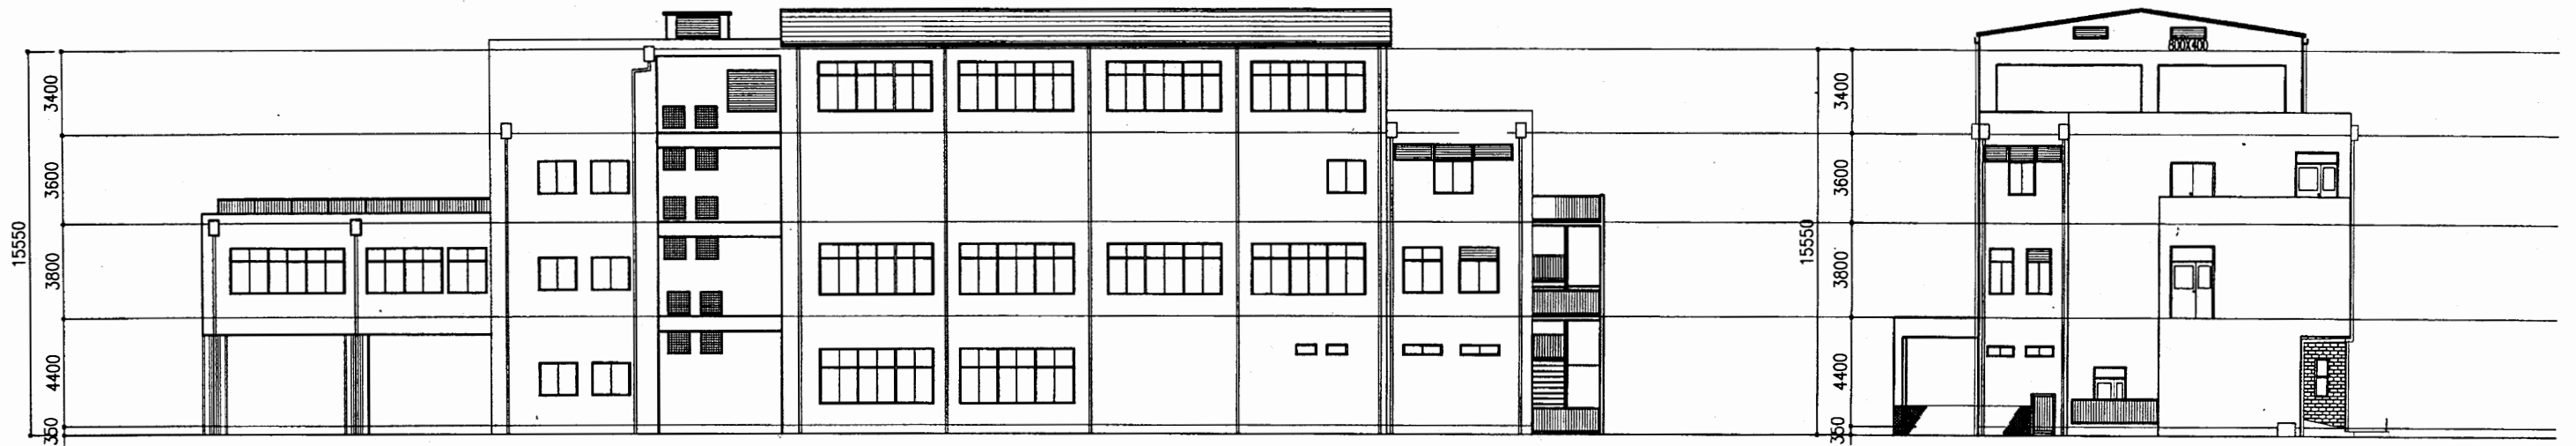

北 立面図 1:200

西 立面図 1:200




南 立面図 1:200


東 立面図 1:200

浦賀行政C


工事名	追浜行政センターほか9か所建築基準法第12条定期点検業務委託			設計者資格 氏名	級建築士登録第 号			課長	主査等	担当者	横須賀市 財政部 FM推進課
図面名称	各立面図	図番	縮尺	1:200	作図	平成	年	月	日		

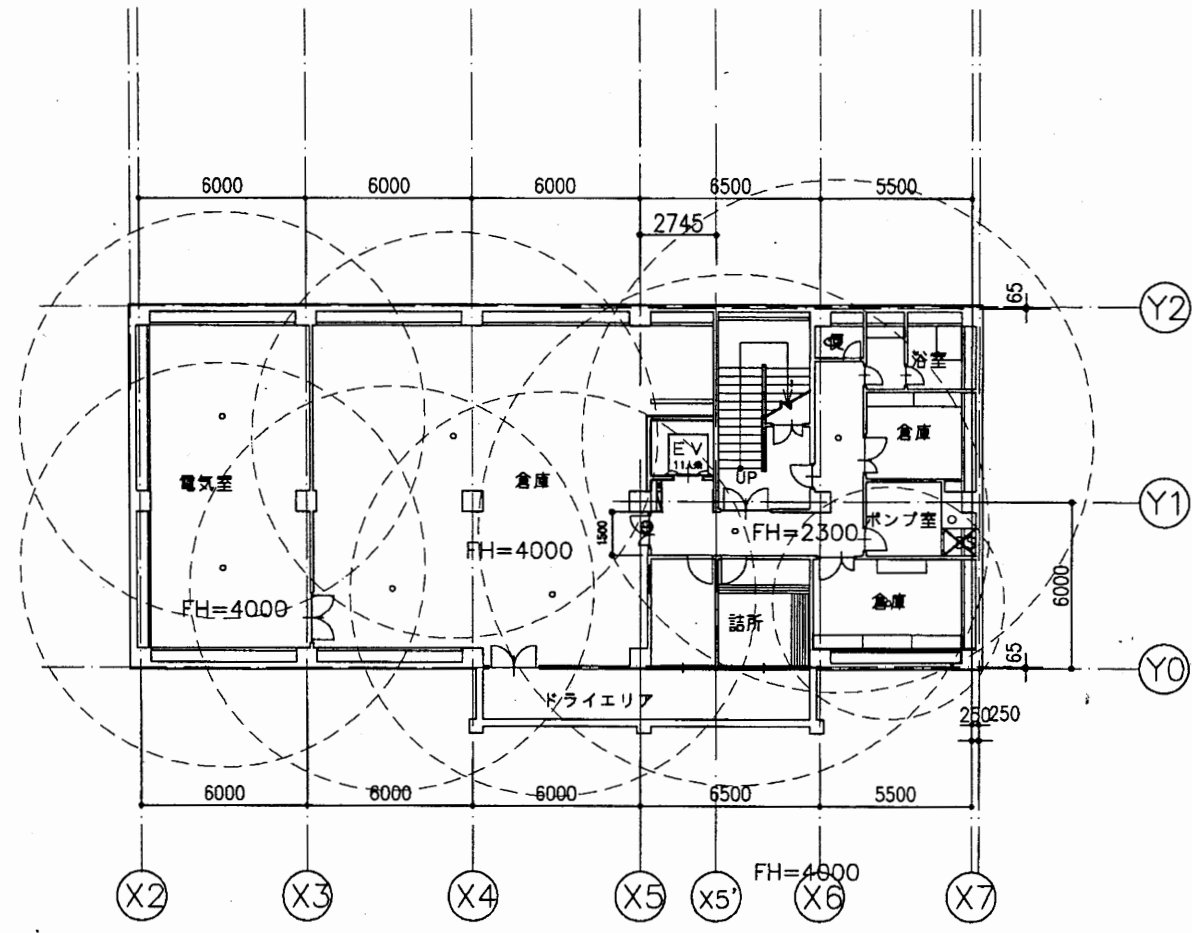

工事名	追浜行政センターほか9か所建築基準法第12条定期点検業務委託			設計者資格 氏名	級建築士登録第 号			課長	主査等	担当者	横須賀市 財政部 FM推進課
図面名称	非常照明	図番		縮尺	1:200	作図	平成 年 月 日				

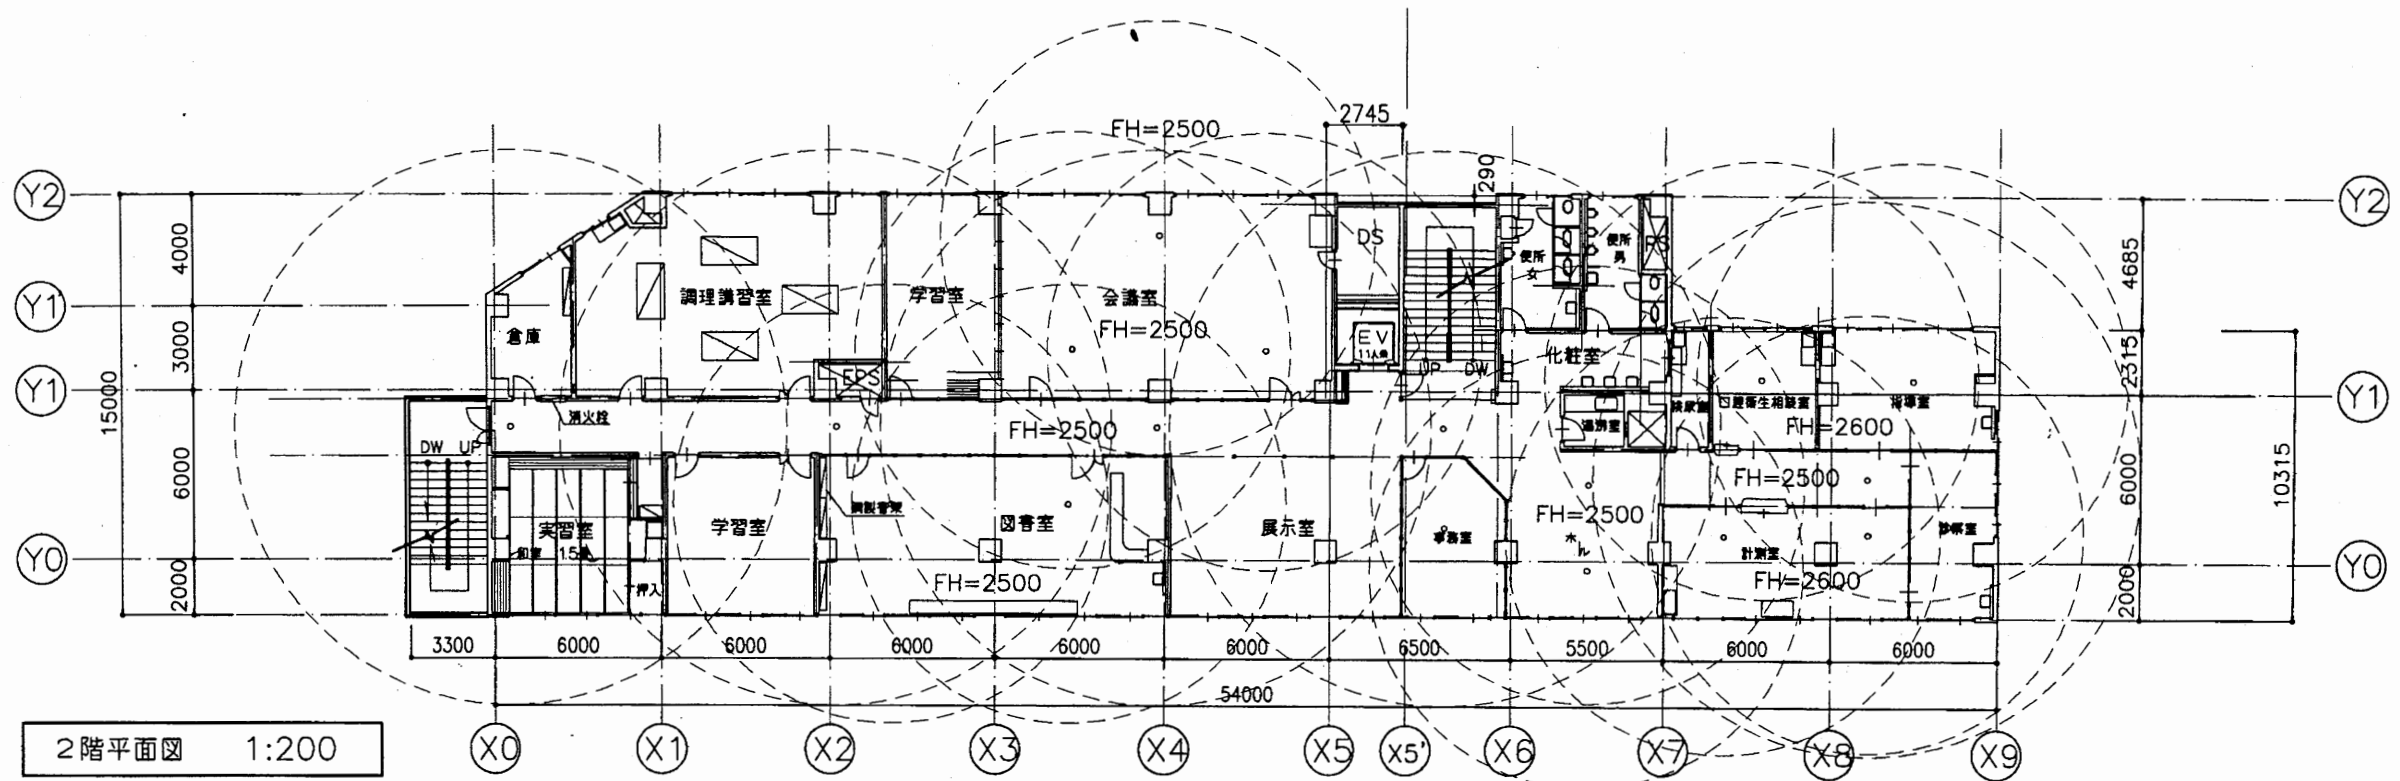


2階平面図 1:200

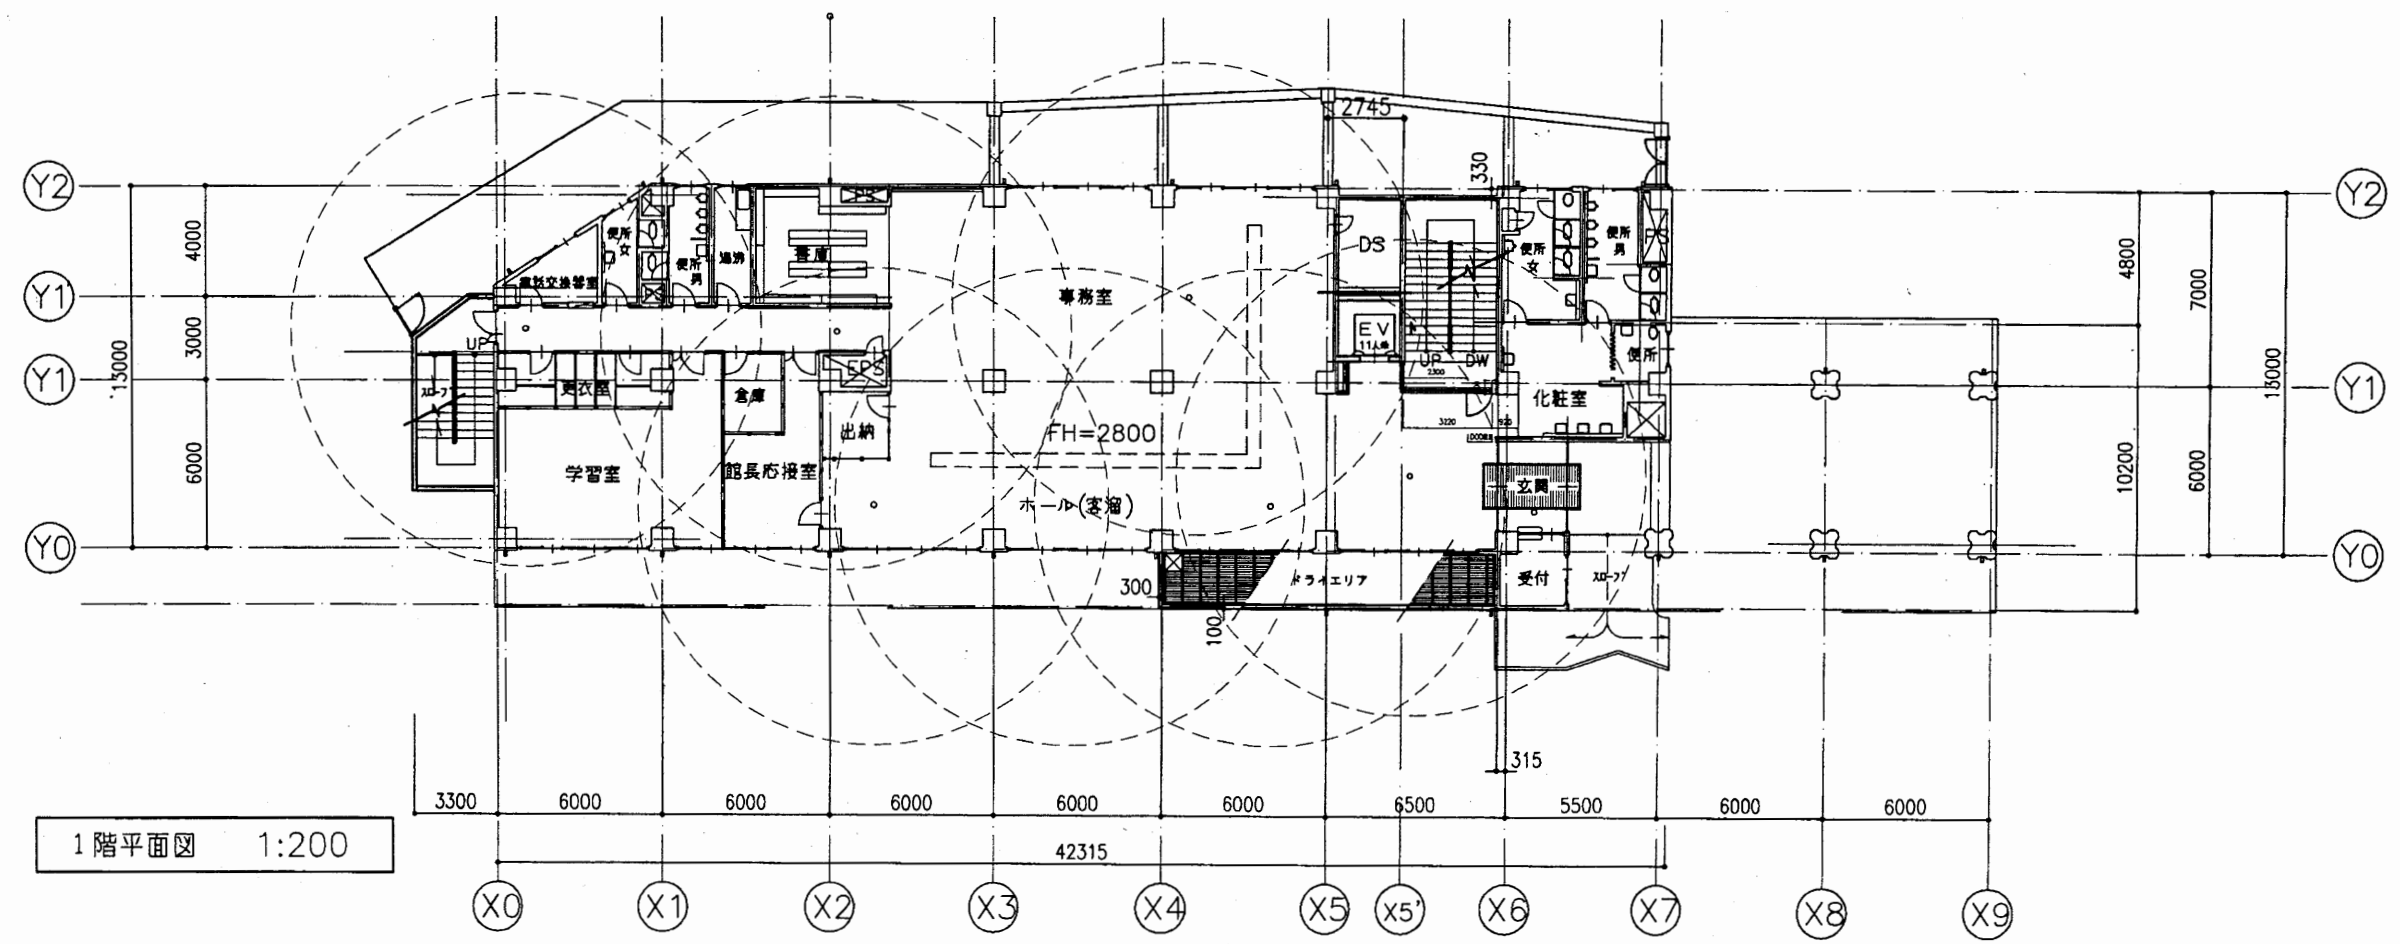


1階平面図 1:200

工事名	追浜行政センターほか9か所建築基準法第12条定期点検業務委託			設計者資格 氏名	級建築士登録第 号			課長	主査等	担当者	横須賀市 財政部 FM推進課
図面名称	非常照明	図番	縮尺	1:200	作図	平成 年 月 日					

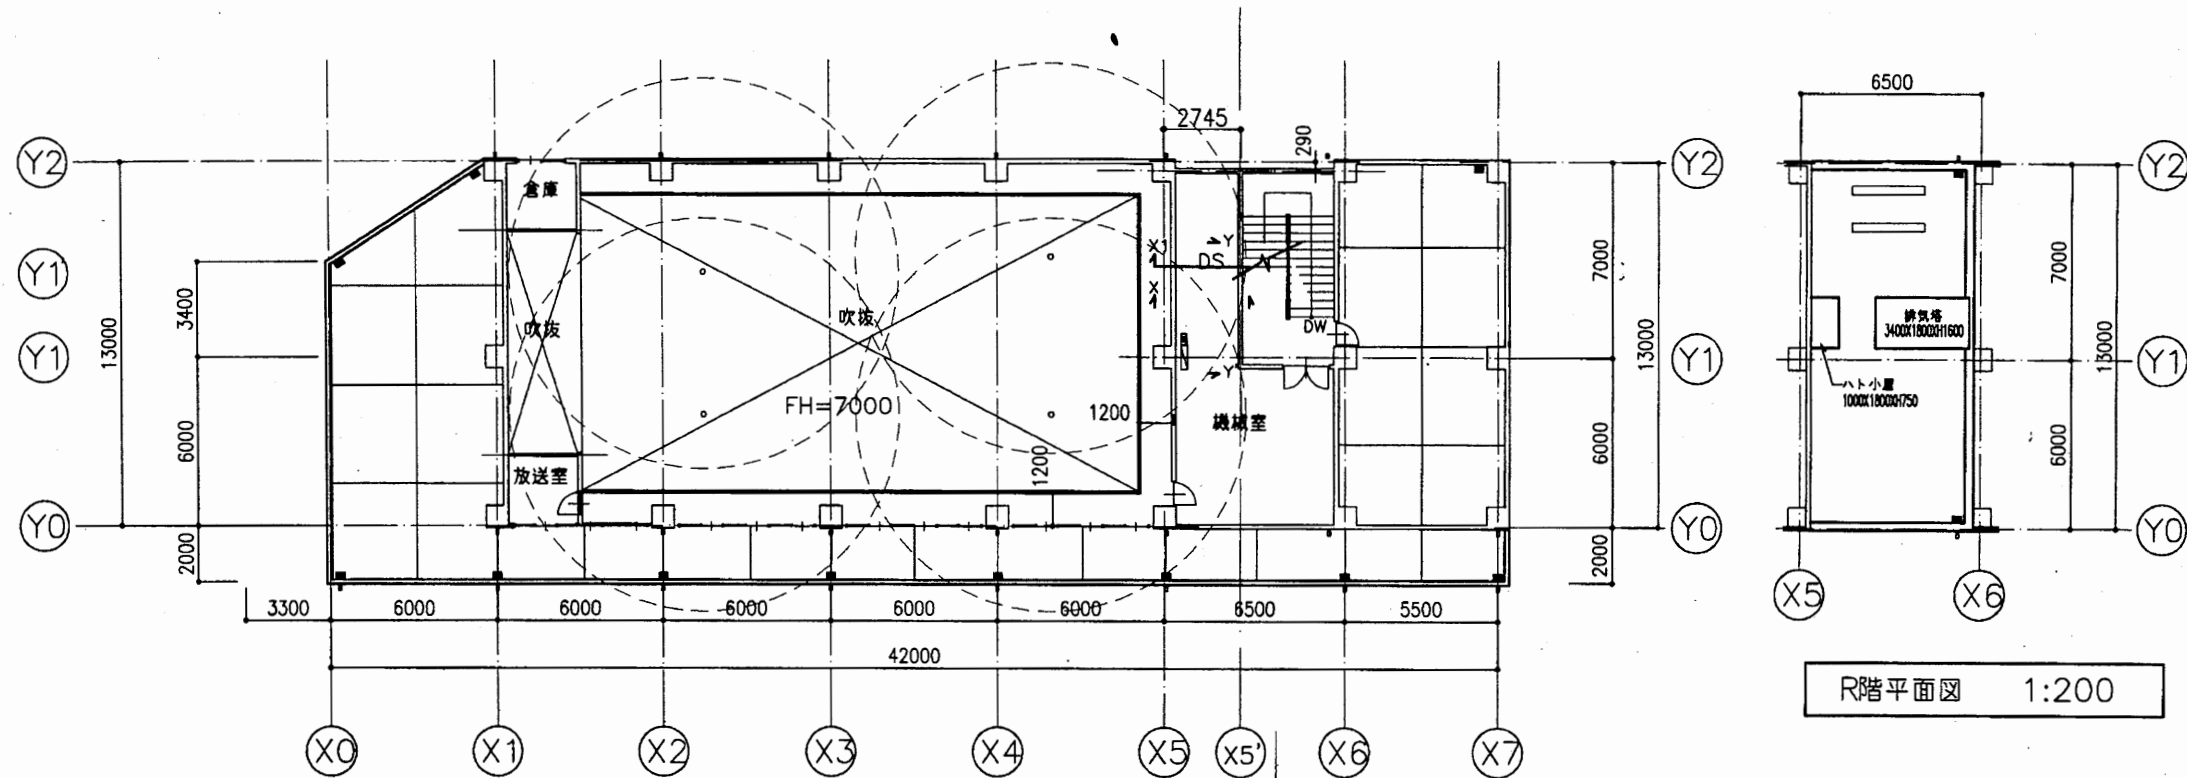


4階平面図 1:200

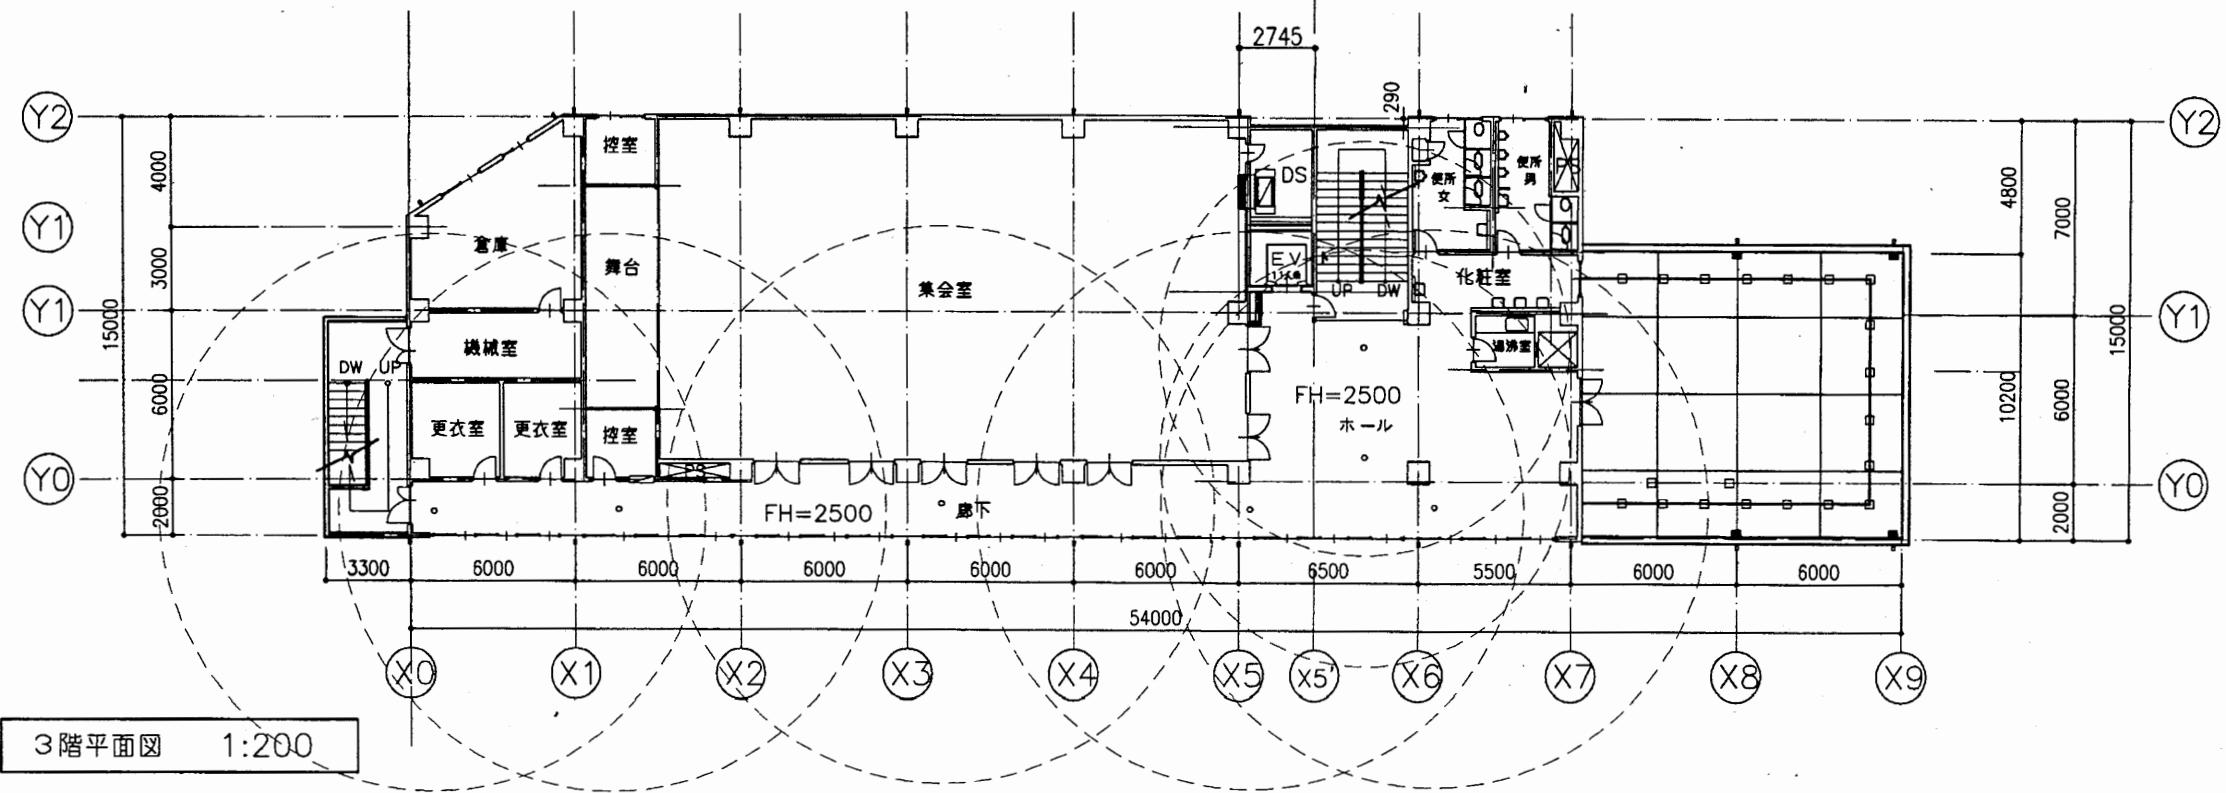

3階平面図 1:200


浦賀行政C

工事名	追浜行政センターほか9か所建築基準法第12条定期点検業務委託			設計者資格 氏名	級建築士登録第 号			課長	主査等	担当者	横須賀市 財政部 FM推進課
図面名称	非常照明	図番	縮尺	1:200	作図	平成	年	月	日		

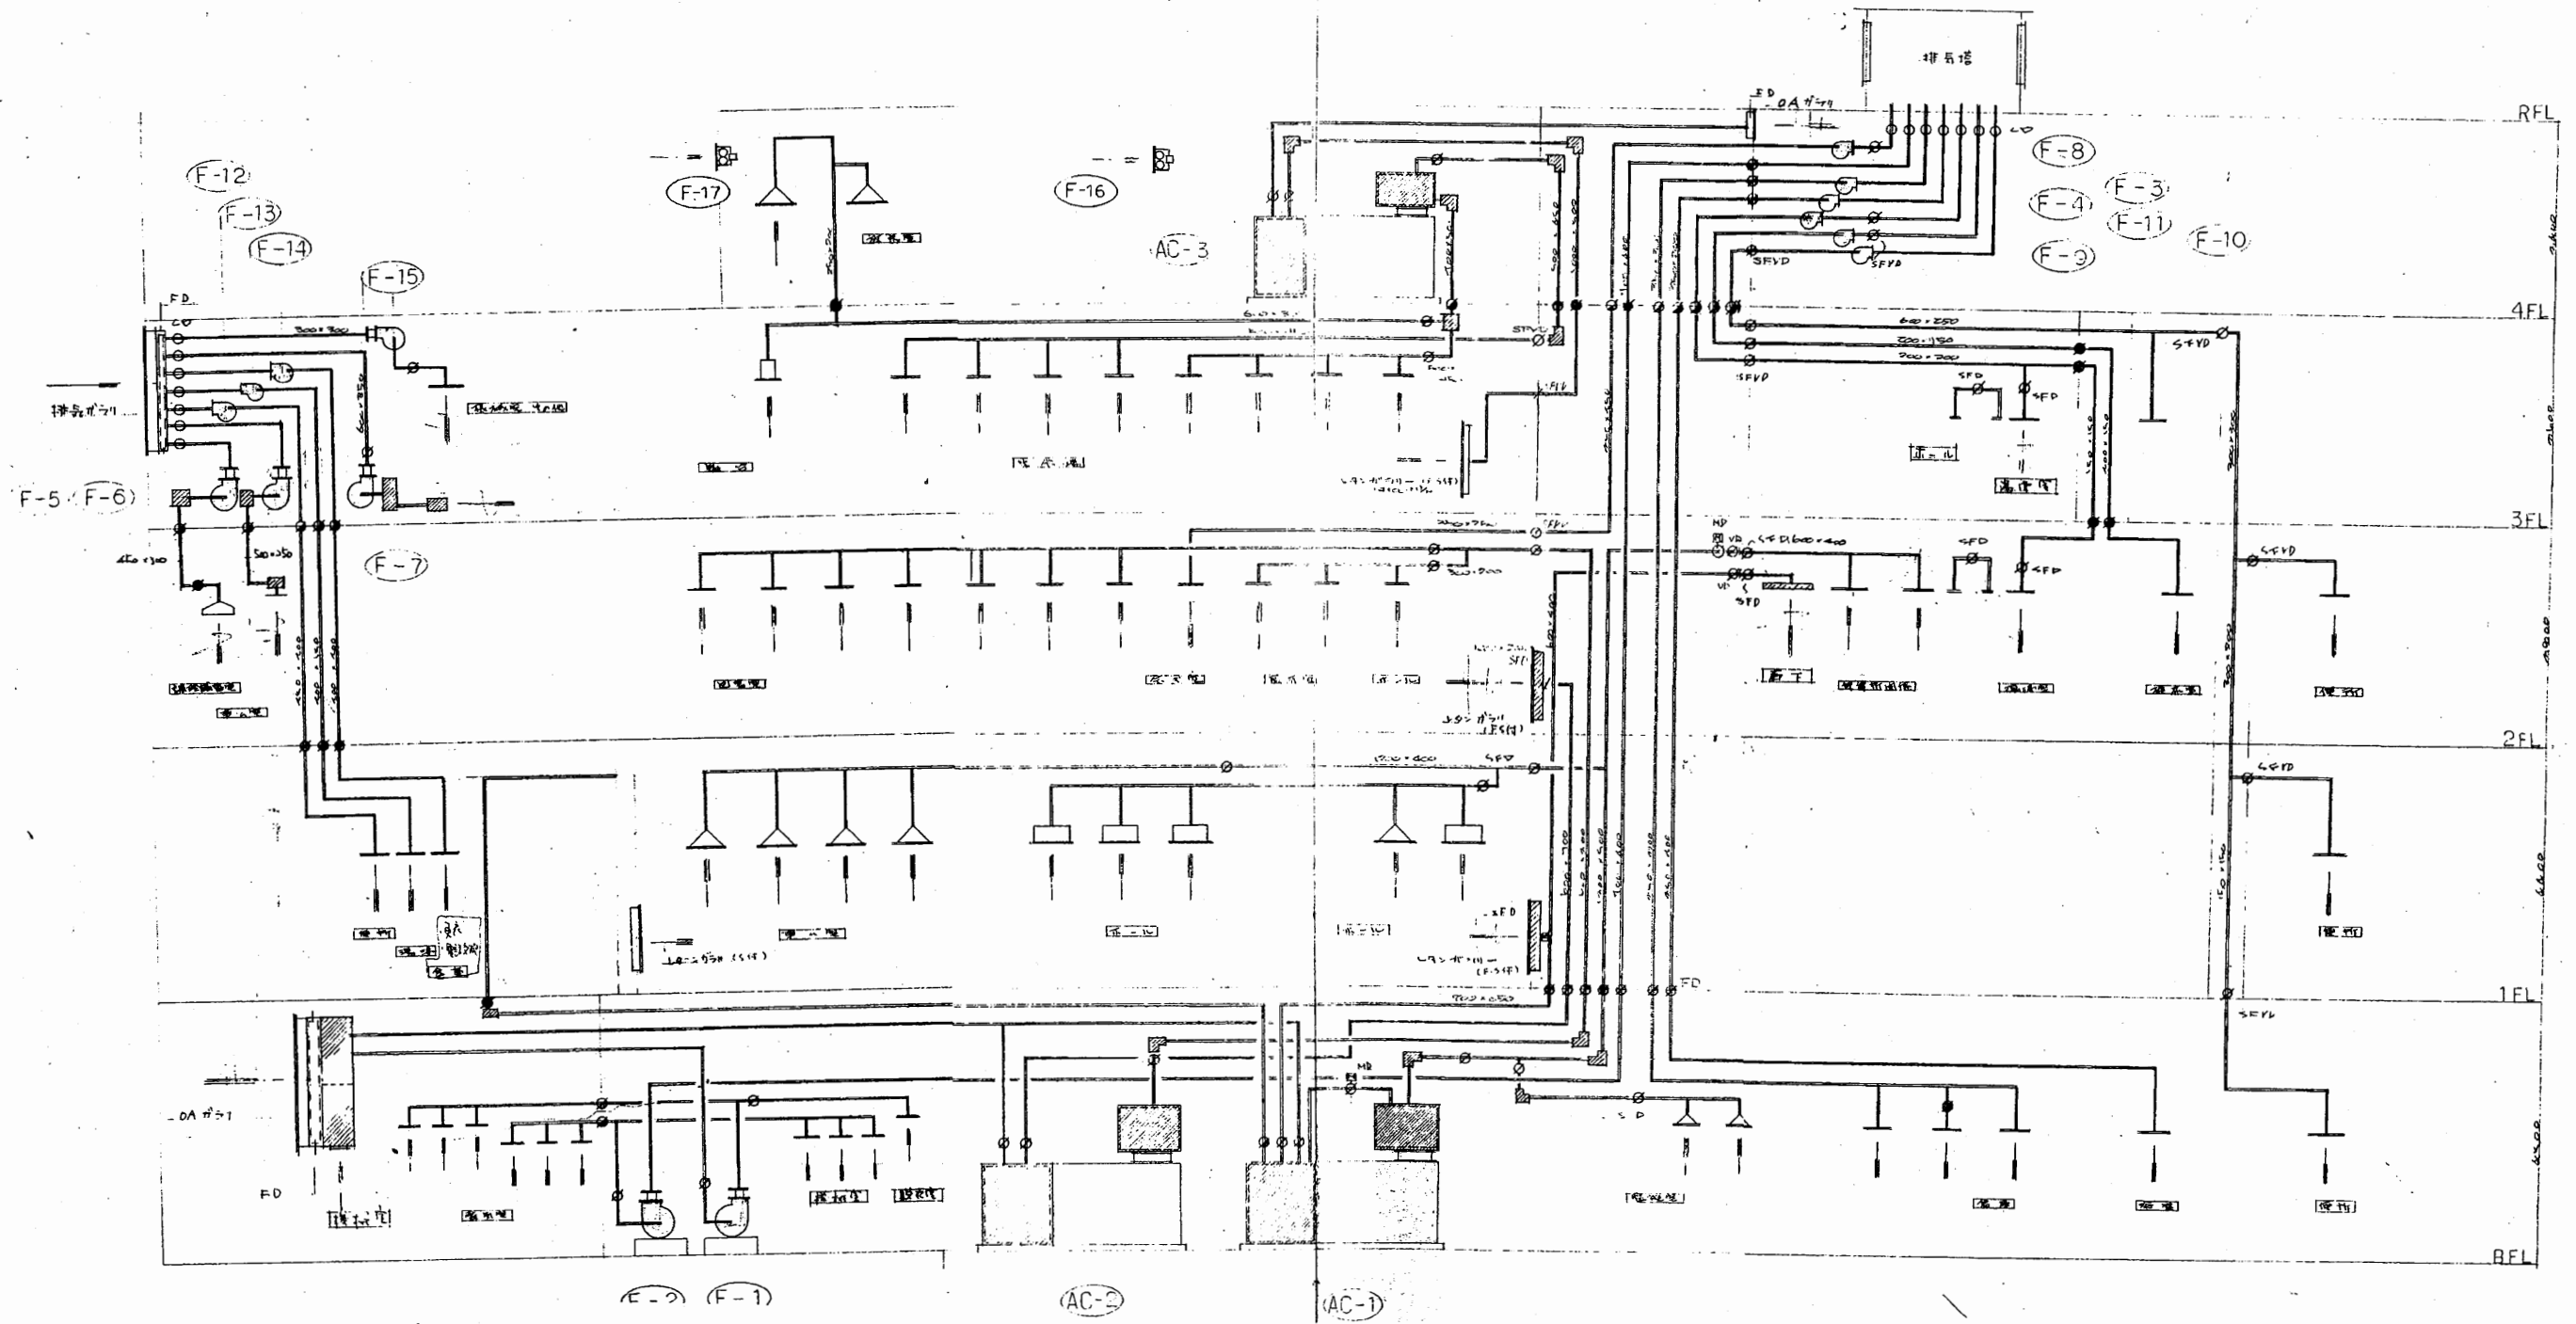


浦賀行政C

工事名	追浜行政センターほか9か所建築基準法第12条定期点検業務委託		設計者資格 氏名	級建築士登録第 号		課長	主査等	担当者	横須賀市 財政部 FM推進課
図面名称	機械設備図	図番	縮尺	NS	作図	平成	年	月	

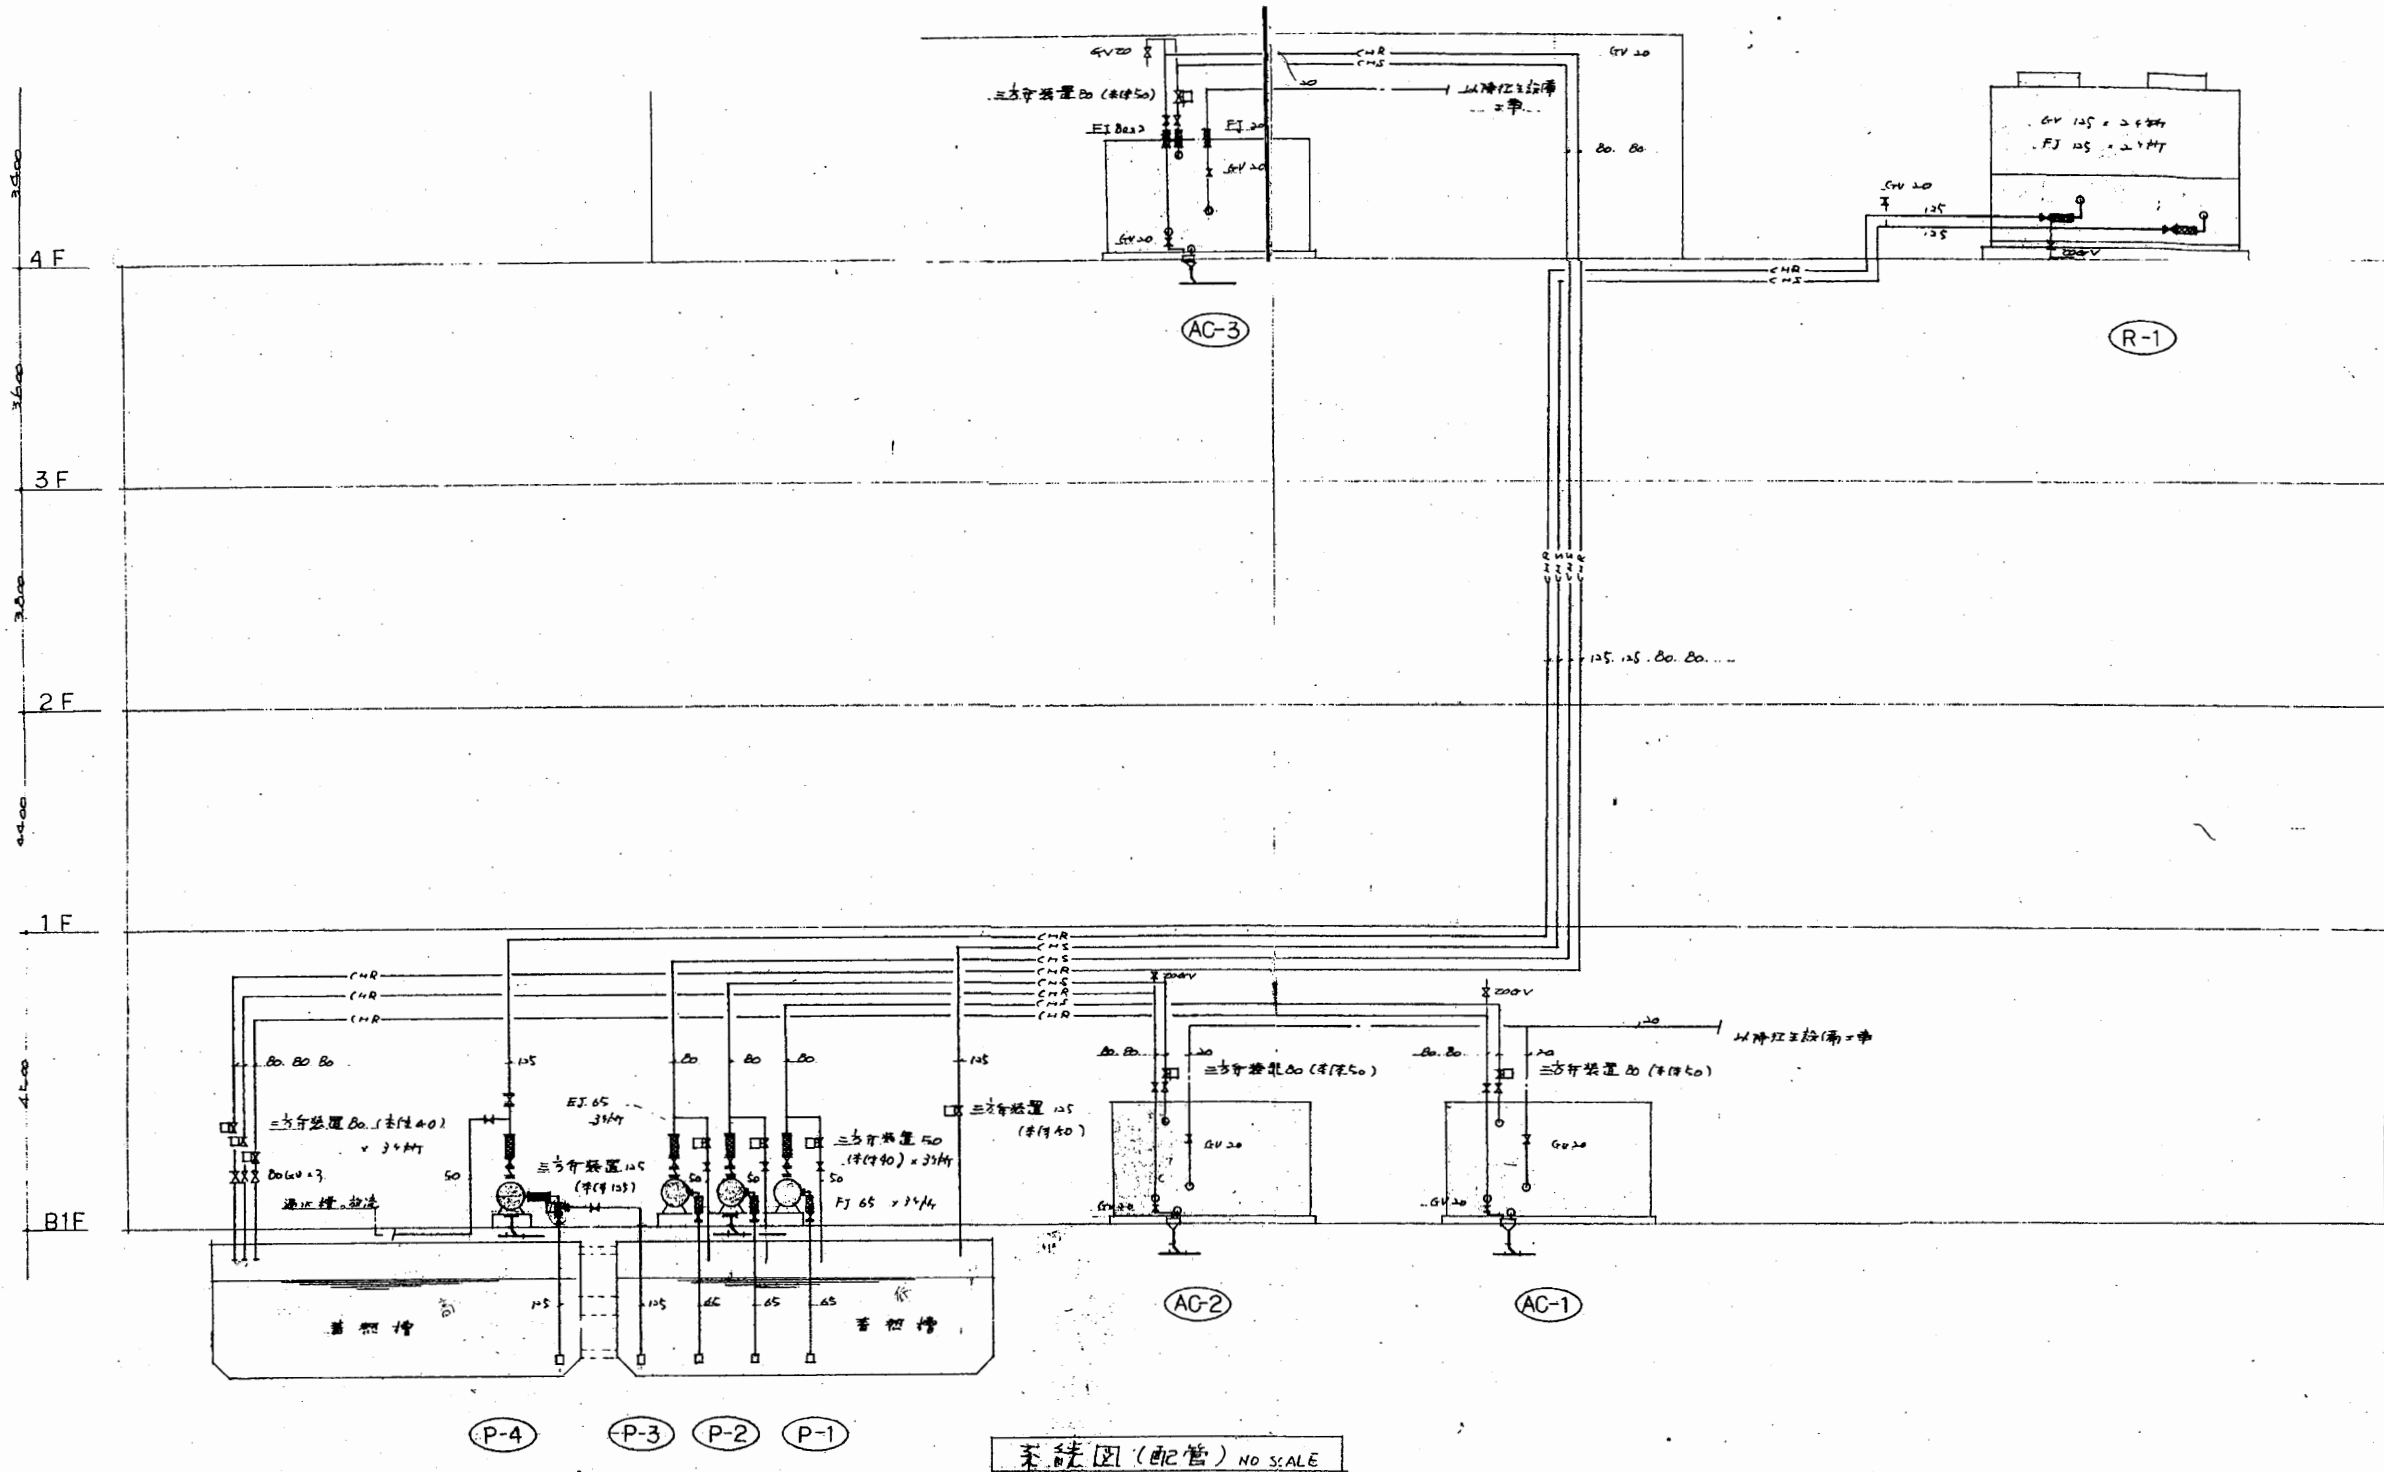

浦賀行政C

工事名	追浜行政センターほか9か所建築基準法第12条定期点検業務委託			設計者資格 氏名	級建築士登録第 号			課長	主査等	担当者	横須賀市 財政部 FM推進課
図面名称	機械設備図	図番	縮尺	NS	作図	平成 年 月 日					

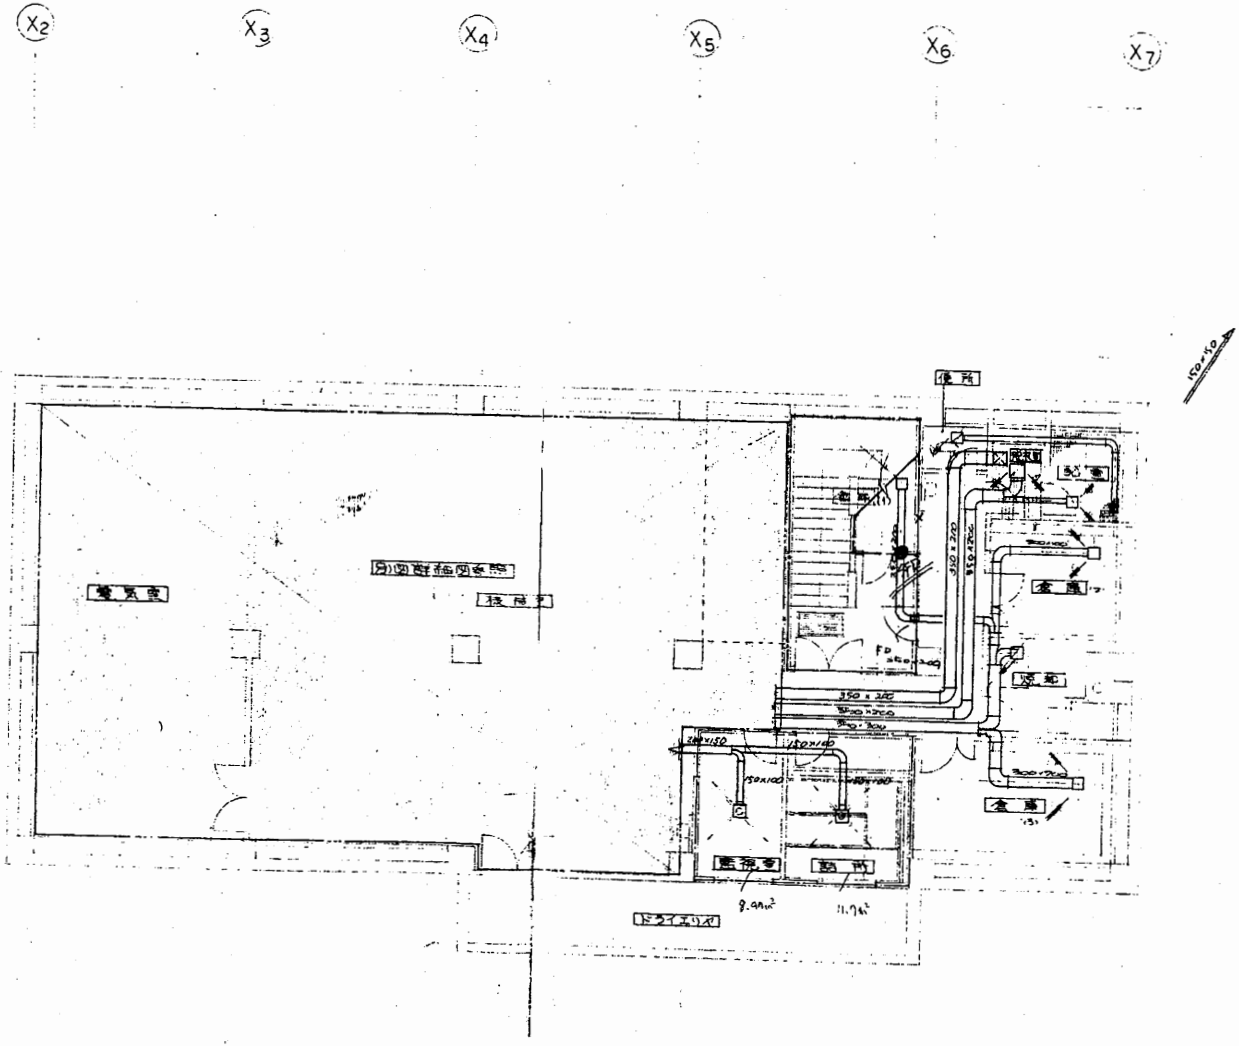


B1ダクト平面図

浦賀行政C

工事名	追浜行政センターほか9か所建築基準法第12条定期点検業務委託			設計者資格 氏名	級建築士登録第 号			課長	主査等	担当者	横須賀市 財政部 FM推進課
図面名称	機械設備図	図番		縮尺	NS	作図	平成 年 月 日				

管柱清掃	学習室
吸込口 H/F 150 x 150 Q = 130 CMH	吹出口 T/F C-2 #20 Q = 115 CMH x2
送風機	
吸込口 H/F 150 x 150 Q = 150 CMH x2	
送風機	
吸込口 H/F 150 x 150 Q = 100 CMH	
送風機	
吸込口 H/F 150 x 150 Q = 100 CMH	
送風機	
吸込口 H/F 150 x 150 Q = 100 CMH	
送風機	

事務室	身障者用トイレ
吹出口 T/F C-2 #20 Q = 100 CMH x9	吸込口 H/F 150 x 150 Q = 100 CMH
吹出口 BLS 2000 Q = 100 CMH x5	吹込口 H/F 150 x 150 Q = 100 CMH
吹出口 T/F C-2 #20 Q = 700 CMH	
吹込口 H/F 150 x 150 Q = 500 CMH	
吹出口 T/F C-2 #15 Q = 300 CMH	
吹込口 H/F 150 x 150 Q = 300 CMH x2	
吹出口 T/F C-2 #15 Q = 400 CMH	

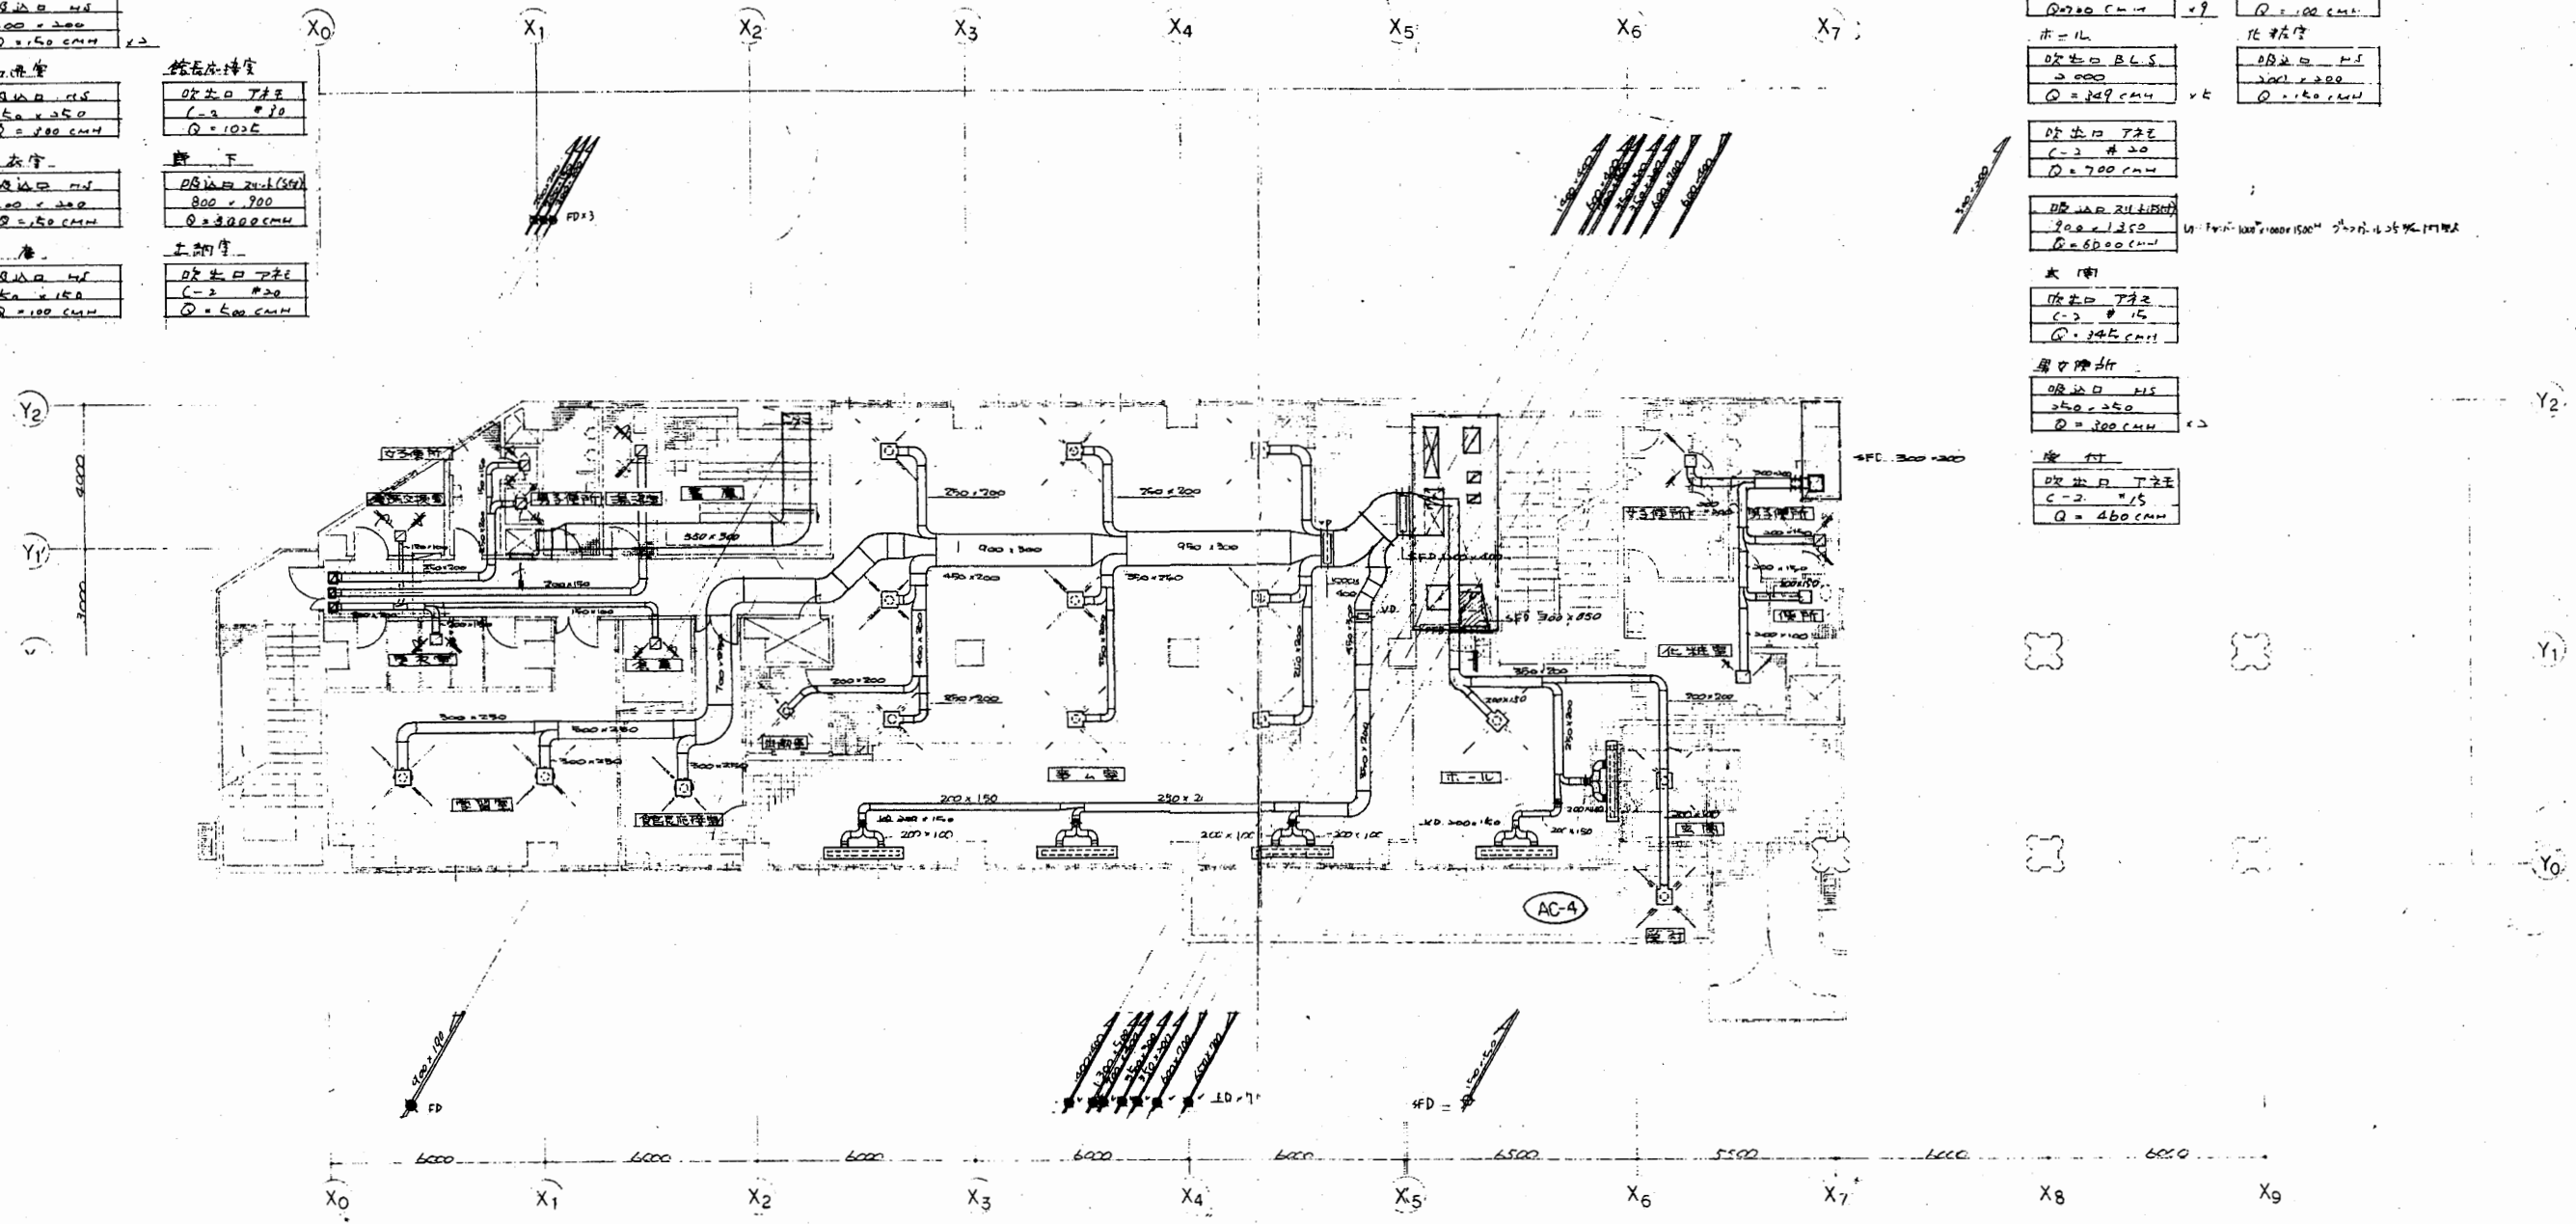

1階ラフト平面図 S=1/100

注 1. 工事範囲は: 500 x 500 x 2500
2. 2階吹込機は: 200 x 250 x 2500

工事名	追浜行政センターほか9か所建築基準法第12条定期点検業務委託		設計者資格 氏名	級建築士登録第 号		課長	主査等	担当者	横須賀市 財政部 FM推進課
図面名称	機械設備図	図番	縮尺	NS	作図	平成	年	月	

A3 A4縮小


吹出口 T25 L=1000 Q=2100 cfm	吹出口 T25 L=1000 Q=2100 cfm	吹出口 T25 L=1000 Q=2100 cfm
排出口 T25 L=1000 Q=2100 cfm	排出口 T25 L=1000 Q=2100 cfm	排出口 T25 L=1000 Q=2100 cfm
吹出口 T25 L=1000 Q=2100 cfm	吹出口 T25 L=1000 Q=2100 cfm	吹出口 T25 L=1000 Q=2100 cfm
排出口 T25 L=1000 Q=2100 cfm	排出口 T25 L=1000 Q=2100 cfm	排出口 T25 L=1000 Q=2100 cfm
吹出口 T25 L=1000 Q=2100 cfm	吹出口 T25 L=1000 Q=2100 cfm	吹出口 T25 L=1000 Q=2100 cfm
排出口 T25 L=1000 Q=2100 cfm	排出口 T25 L=1000 Q=2100 cfm	排出口 T25 L=1000 Q=2100 cfm
吹出口 T25 L=1000 Q=2100 cfm	吹出口 T25 L=1000 Q=2100 cfm	吹出口 T25 L=1000 Q=2100 cfm
排出口 T25 L=1000 Q=2100 cfm	排出口 T25 L=1000 Q=2100 cfm	排出口 T25 L=1000 Q=2100 cfm

吹出口 T25
 L=1000
 Q=2100 cfm

排出口 T25
 L=1000
 Q=2100 cfm

吹出口 T25
 L=1000
 Q=2100 cfm

排出口 T25
 L=1000
 Q=2100 cfm

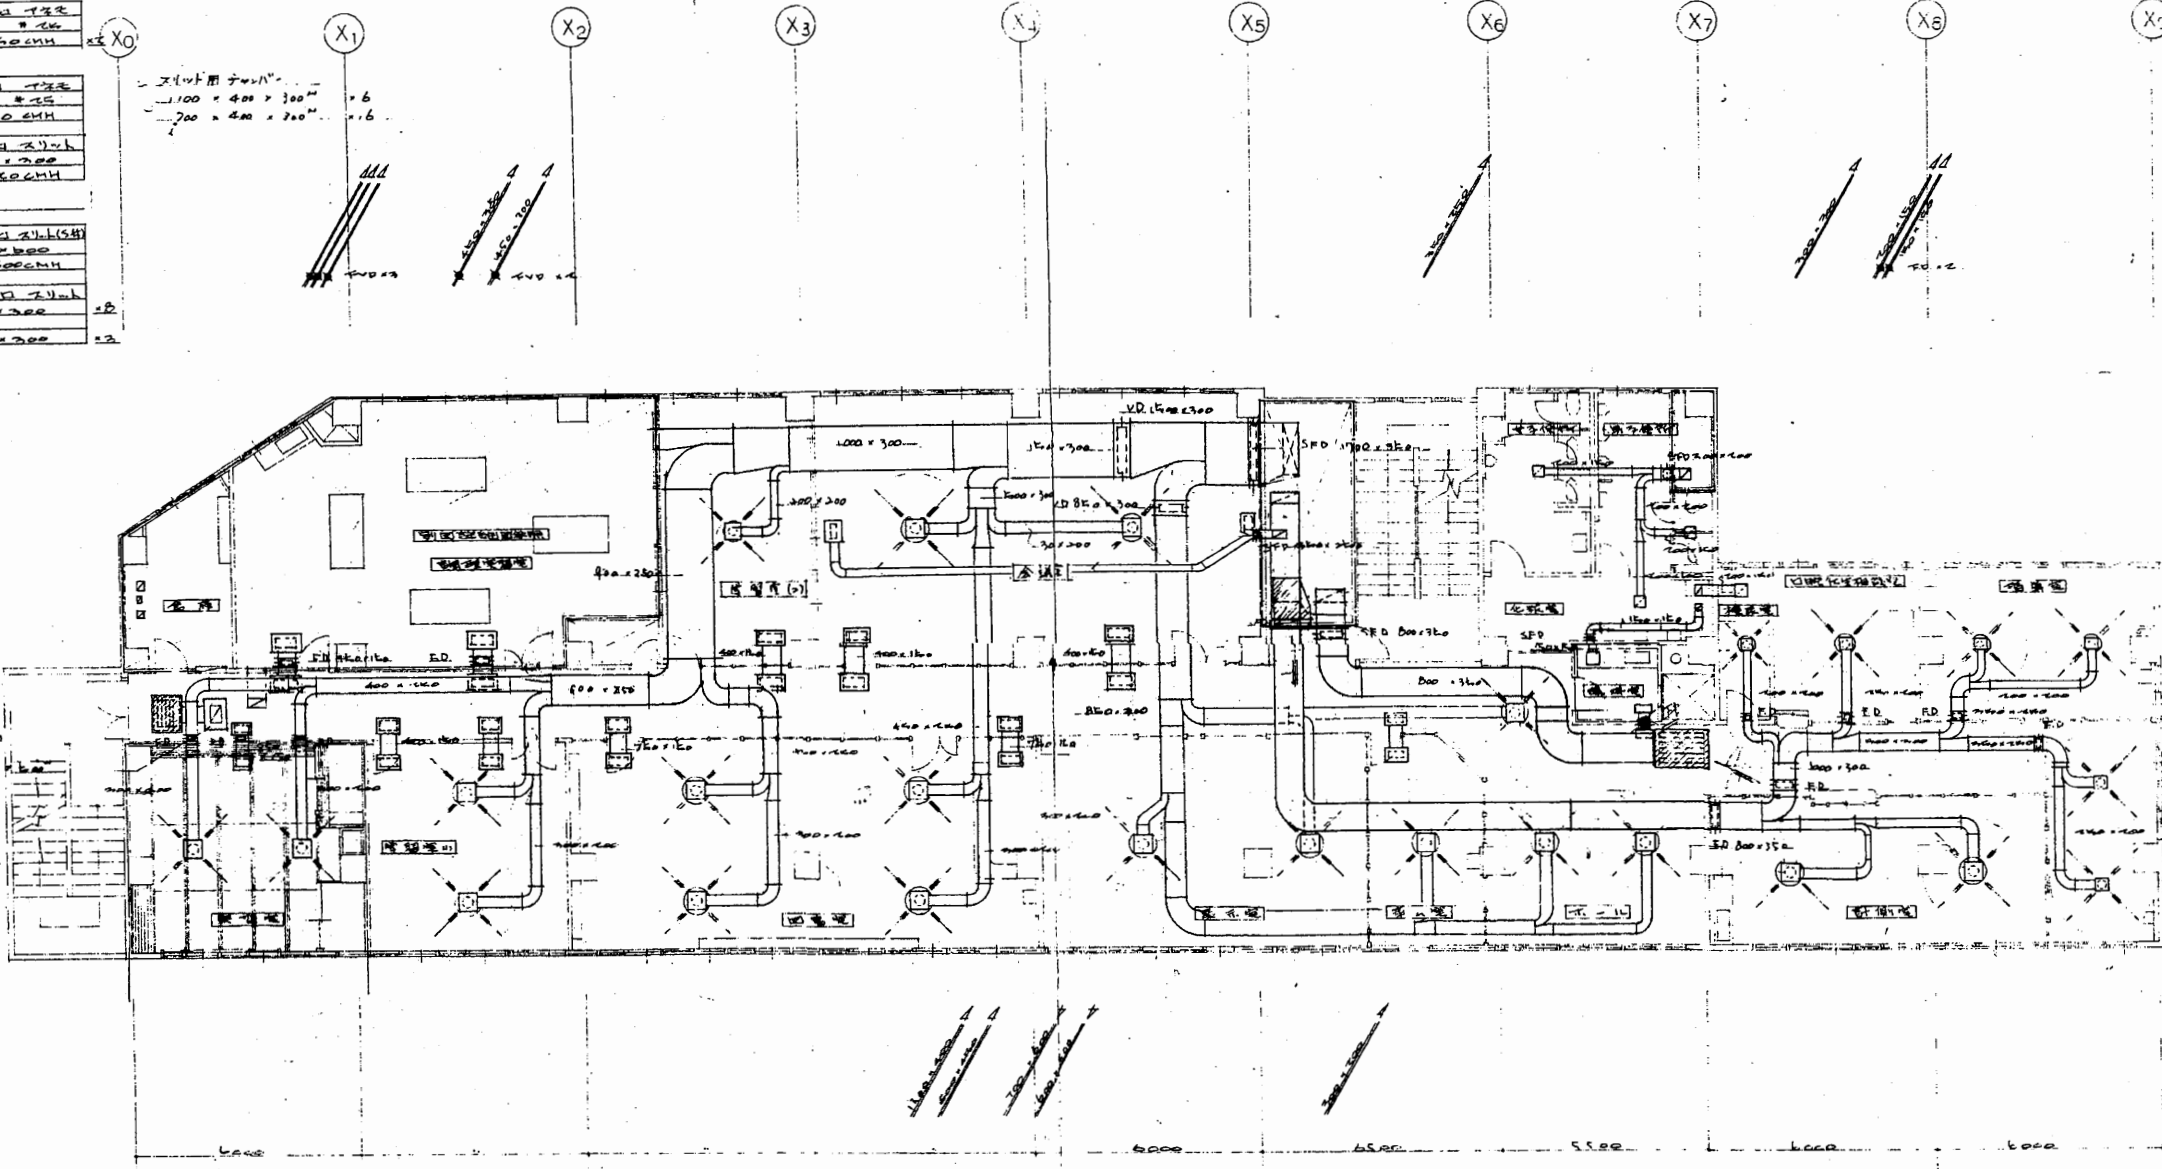


吹出口 T25 L=1000 Q=2100 cfm	吹出口 H.S. L=1000 Q=2100 cfm	吹出口 T25 L=1000 Q=2100 cfm
吹出口 H.S. L=1000 Q=2100 cfm	吹出口 H.S. L=1000 Q=2100 cfm	吹出口 T25 L=1000 Q=2100 cfm
吹出口 T25 L=1000 Q=2100 cfm	吹出口 T25 L=1000 Q=2100 cfm	吹出口 T25 L=1000 Q=2100 cfm
吹出口 H.S. L=1000 Q=2100 cfm	吹出口 H.S. L=1000 Q=2100 cfm	吹出口 T25 L=1000 Q=2100 cfm

2階メカ平面図 5/100


浦賀行政C

工事名	追浜行政センターほか9か所建築基準法第12条定期点検業務委託			設計者資格 氏名	級建築士登録第 号			課長	主査等	担当者	横須賀市 財政部 FM推進課
図面名称	機械設備図	図番	縮尺	NS	作図	平成	年月日				

A3 A4縮小

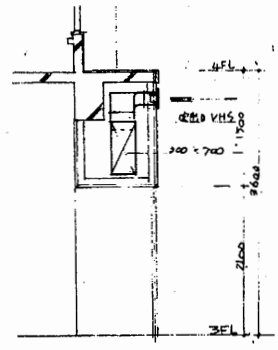

A-A断面詳細図 S=1/40

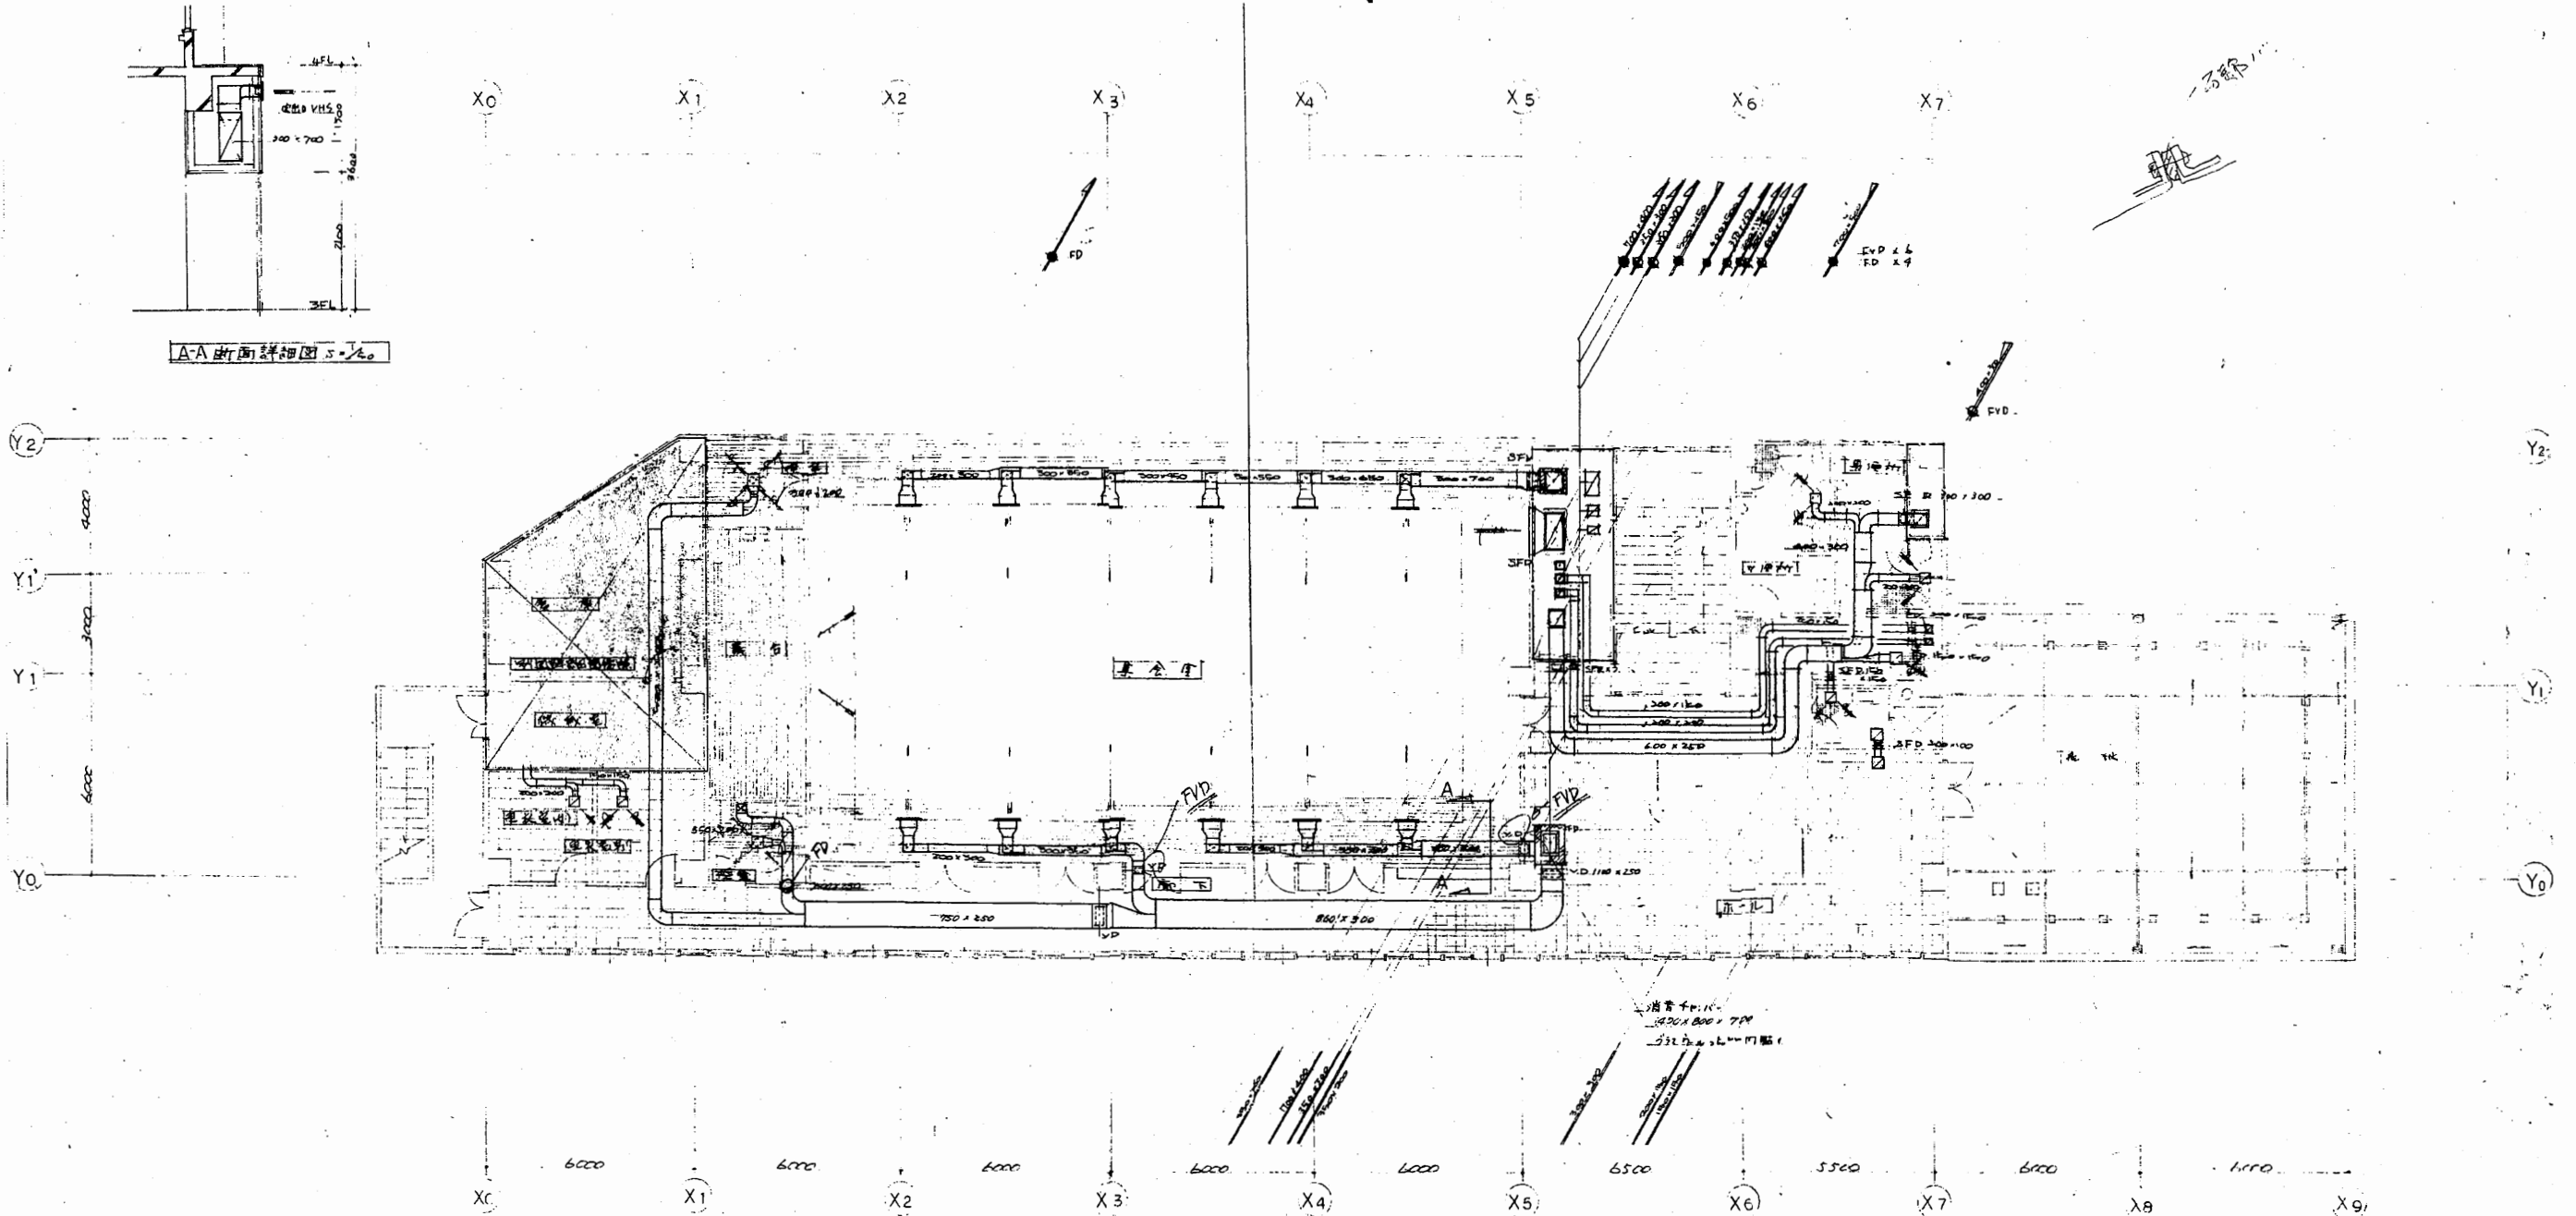

3階サーバ平面図 S=1/100

集分室

吸込口 400x400	Q = 250 CMH
排出口 200x200 (付)	Q = 500 CMH

控室

吸込口 700x700	Q = 900 CMH
-------------	-------------

男更衣室

吸込口 400x400	Q = 250 CMH
-------------	-------------

女更衣室

吸込口 400x400	Q = 250 CMH
-------------	-------------

北控室

吸込口 400x400	Q = 150 CMH
-------------	-------------

湯沸室


吸込口 400x400	Q = 250 CMH
-------------	-------------

冷房室



吸込口 200x200	Q = 250 CMH
-------------	-------------

浦賀行政C

工事名	追浜行政センターほか9か所建築基準法第12条定期点検業務委託			設計者資格 氏名	級建築士登録第 号			課長	主査等	担当者	横須賀市 財政部 FM推進課
図面名称	機械設備図	図番	縮尺	NS	作図	平成	年	月	日		

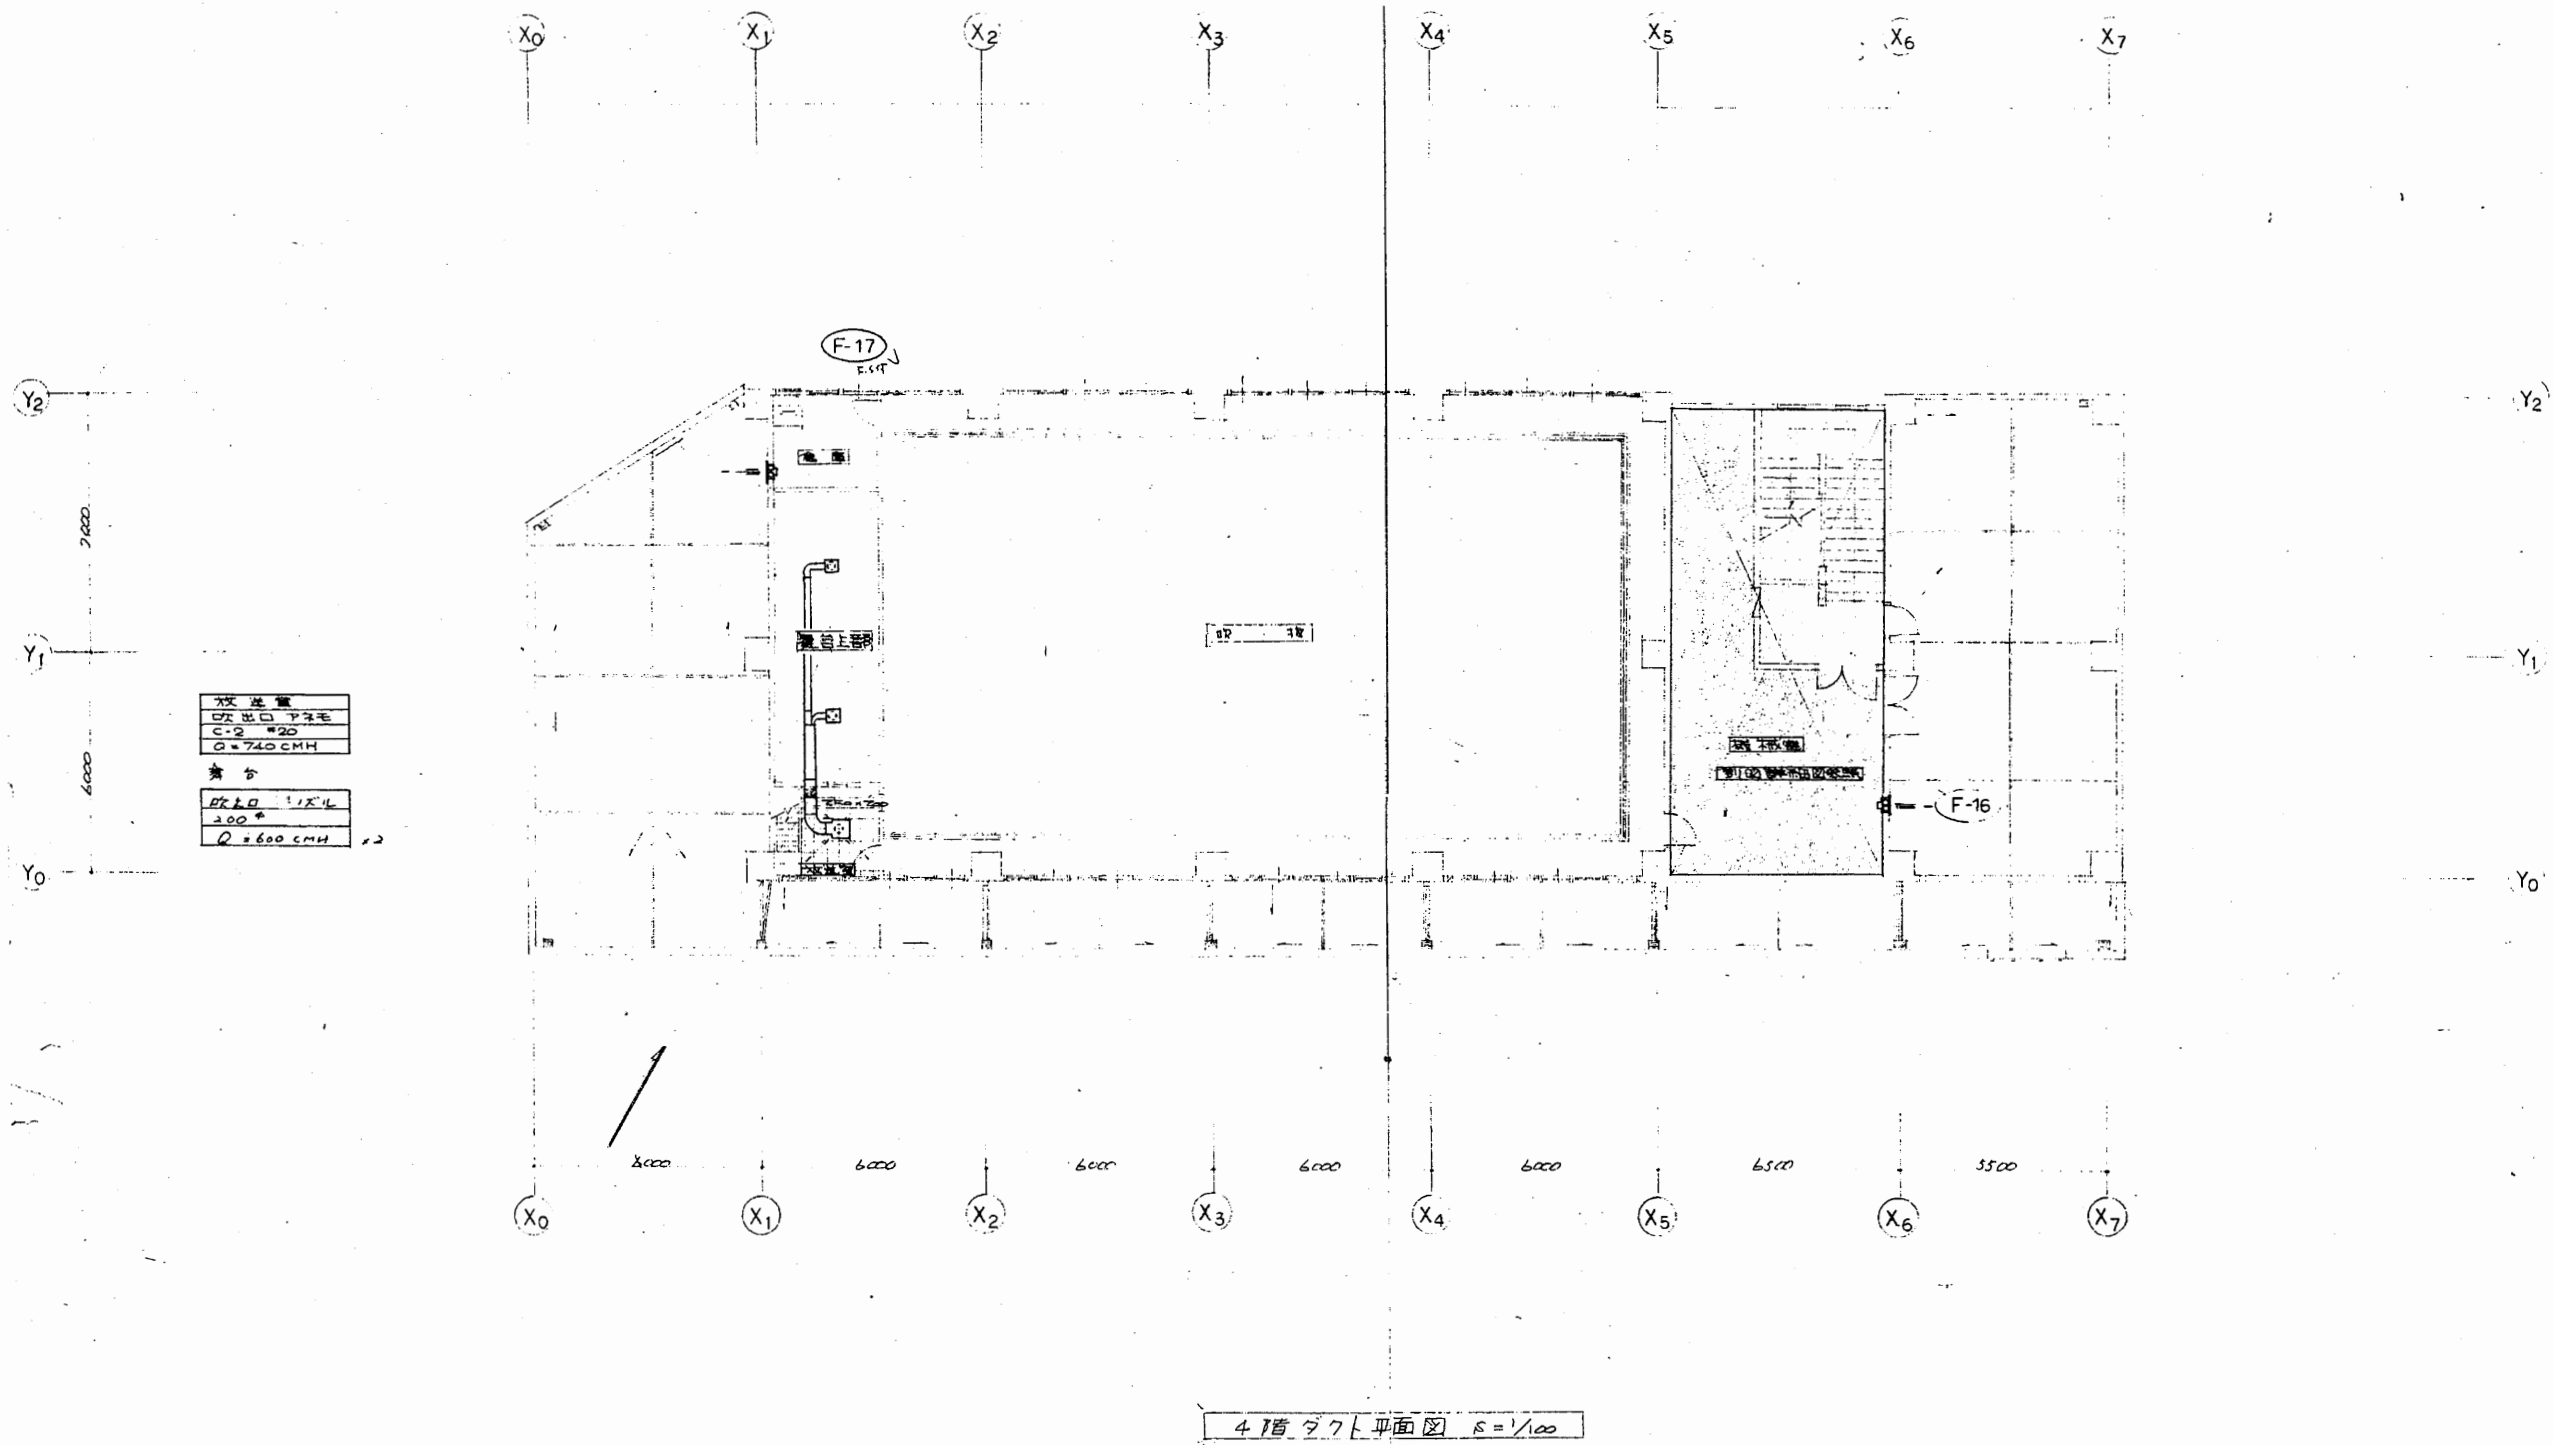


工事名	追浜行政センターほか9か所建築基準法第12条定期点検業務委託			設計者資格 氏名	級建築士登録第 号			課長	主査等	担当者	横須賀市 財政部 FM推進課
図面名称	機械設備図	図番	縮尺	NS	作図	平成	年	月	日		

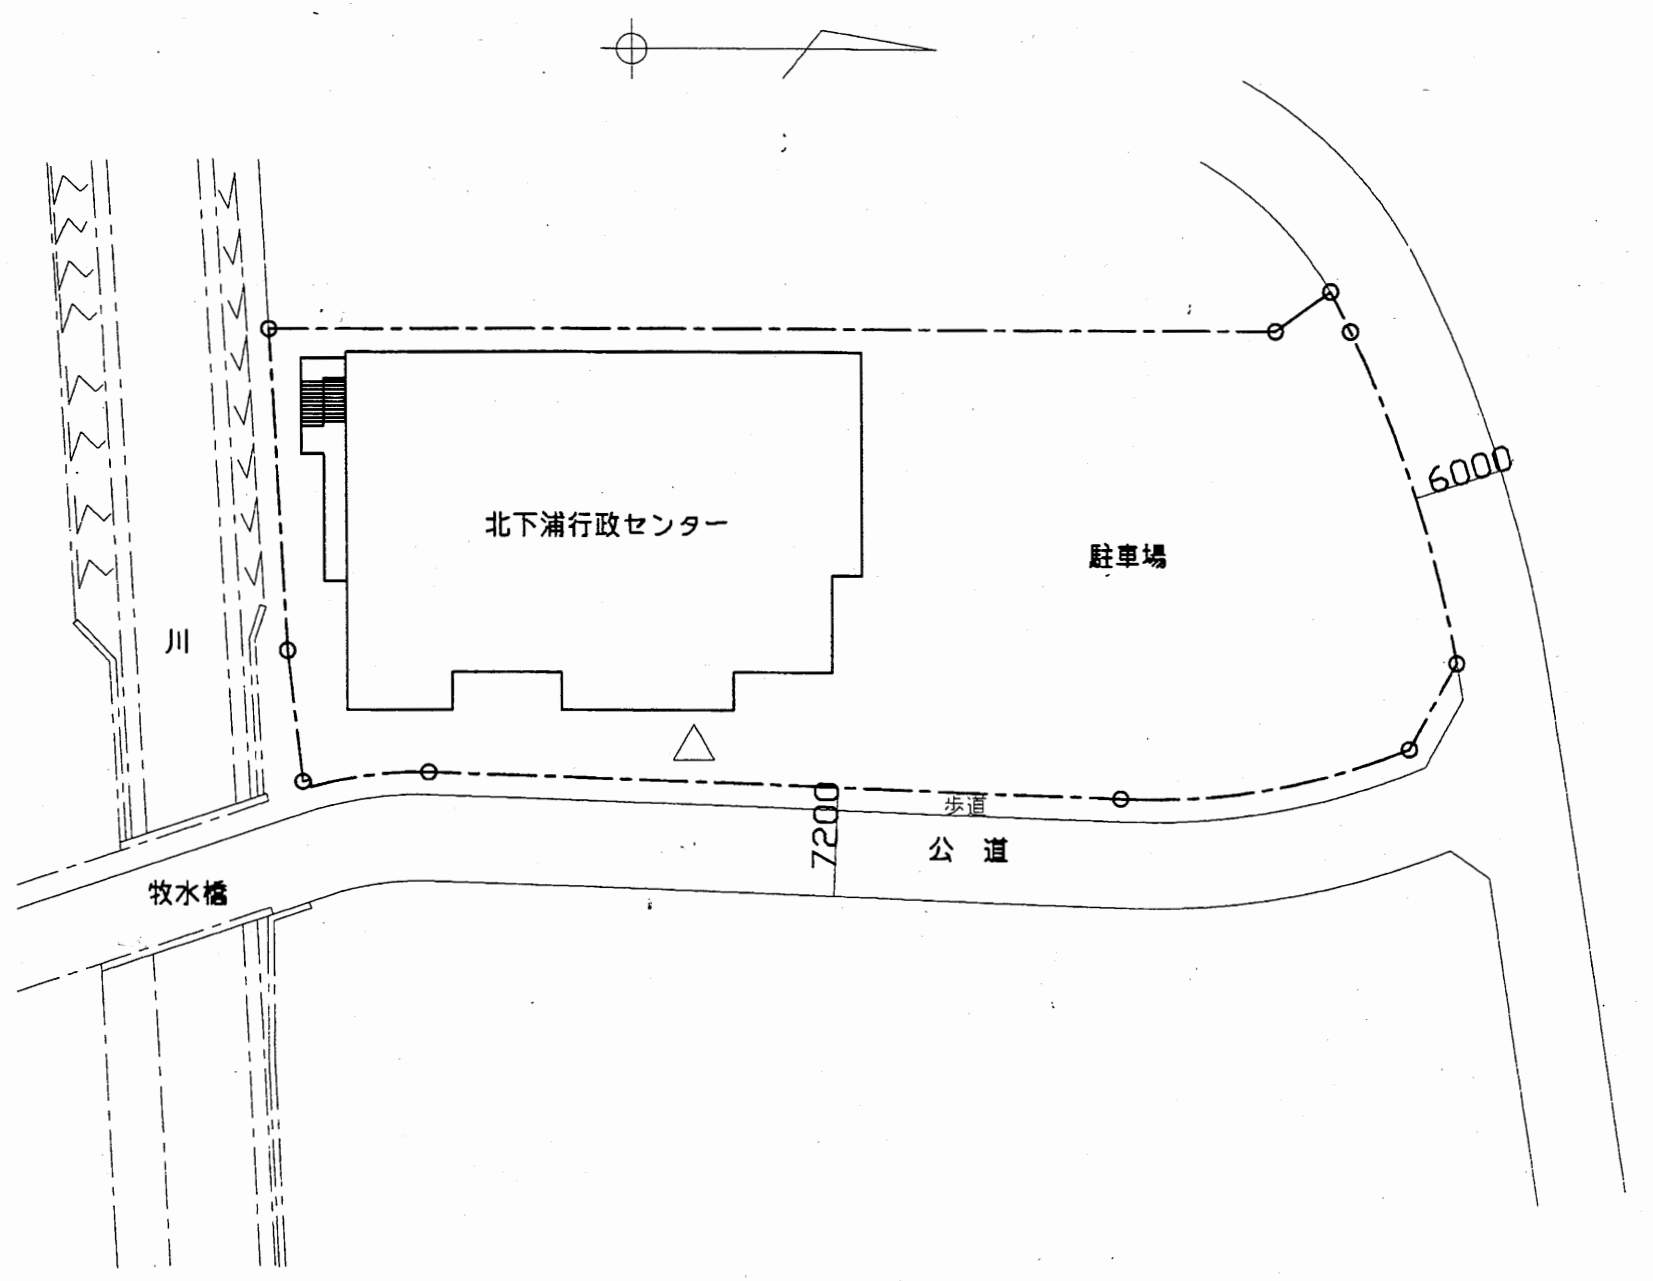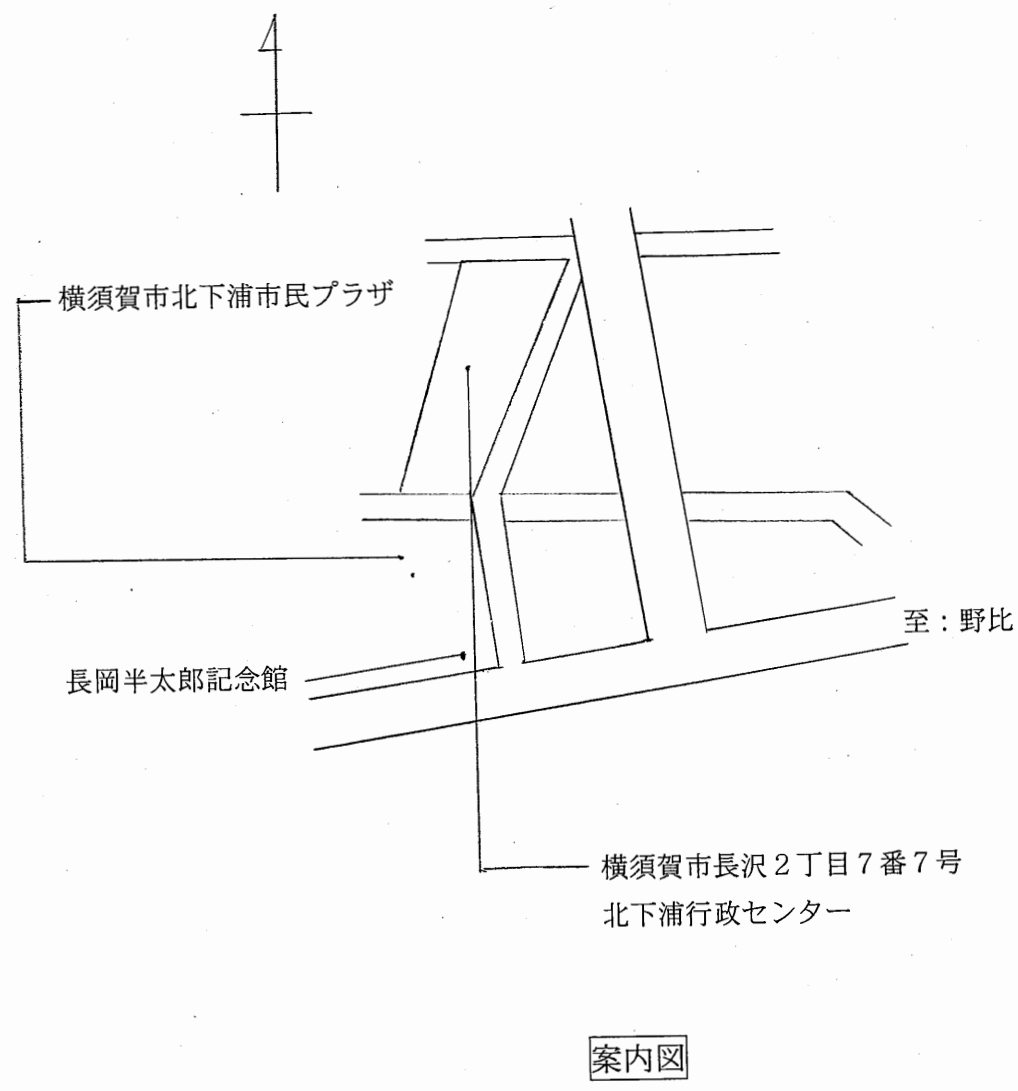


配置図 S1:500

北下浦行政C

工事名	追浜行政センターほか9か所建築基準法第12条定期点検業務委託			設計者資格 氏名	級建築士登録第 号			課長	主査等	担当者	横須賀市 財政部 FM推進課
図面名称	案内図・配置図	図番	縮尺	S 1:500	作図	平成	年	月	日		

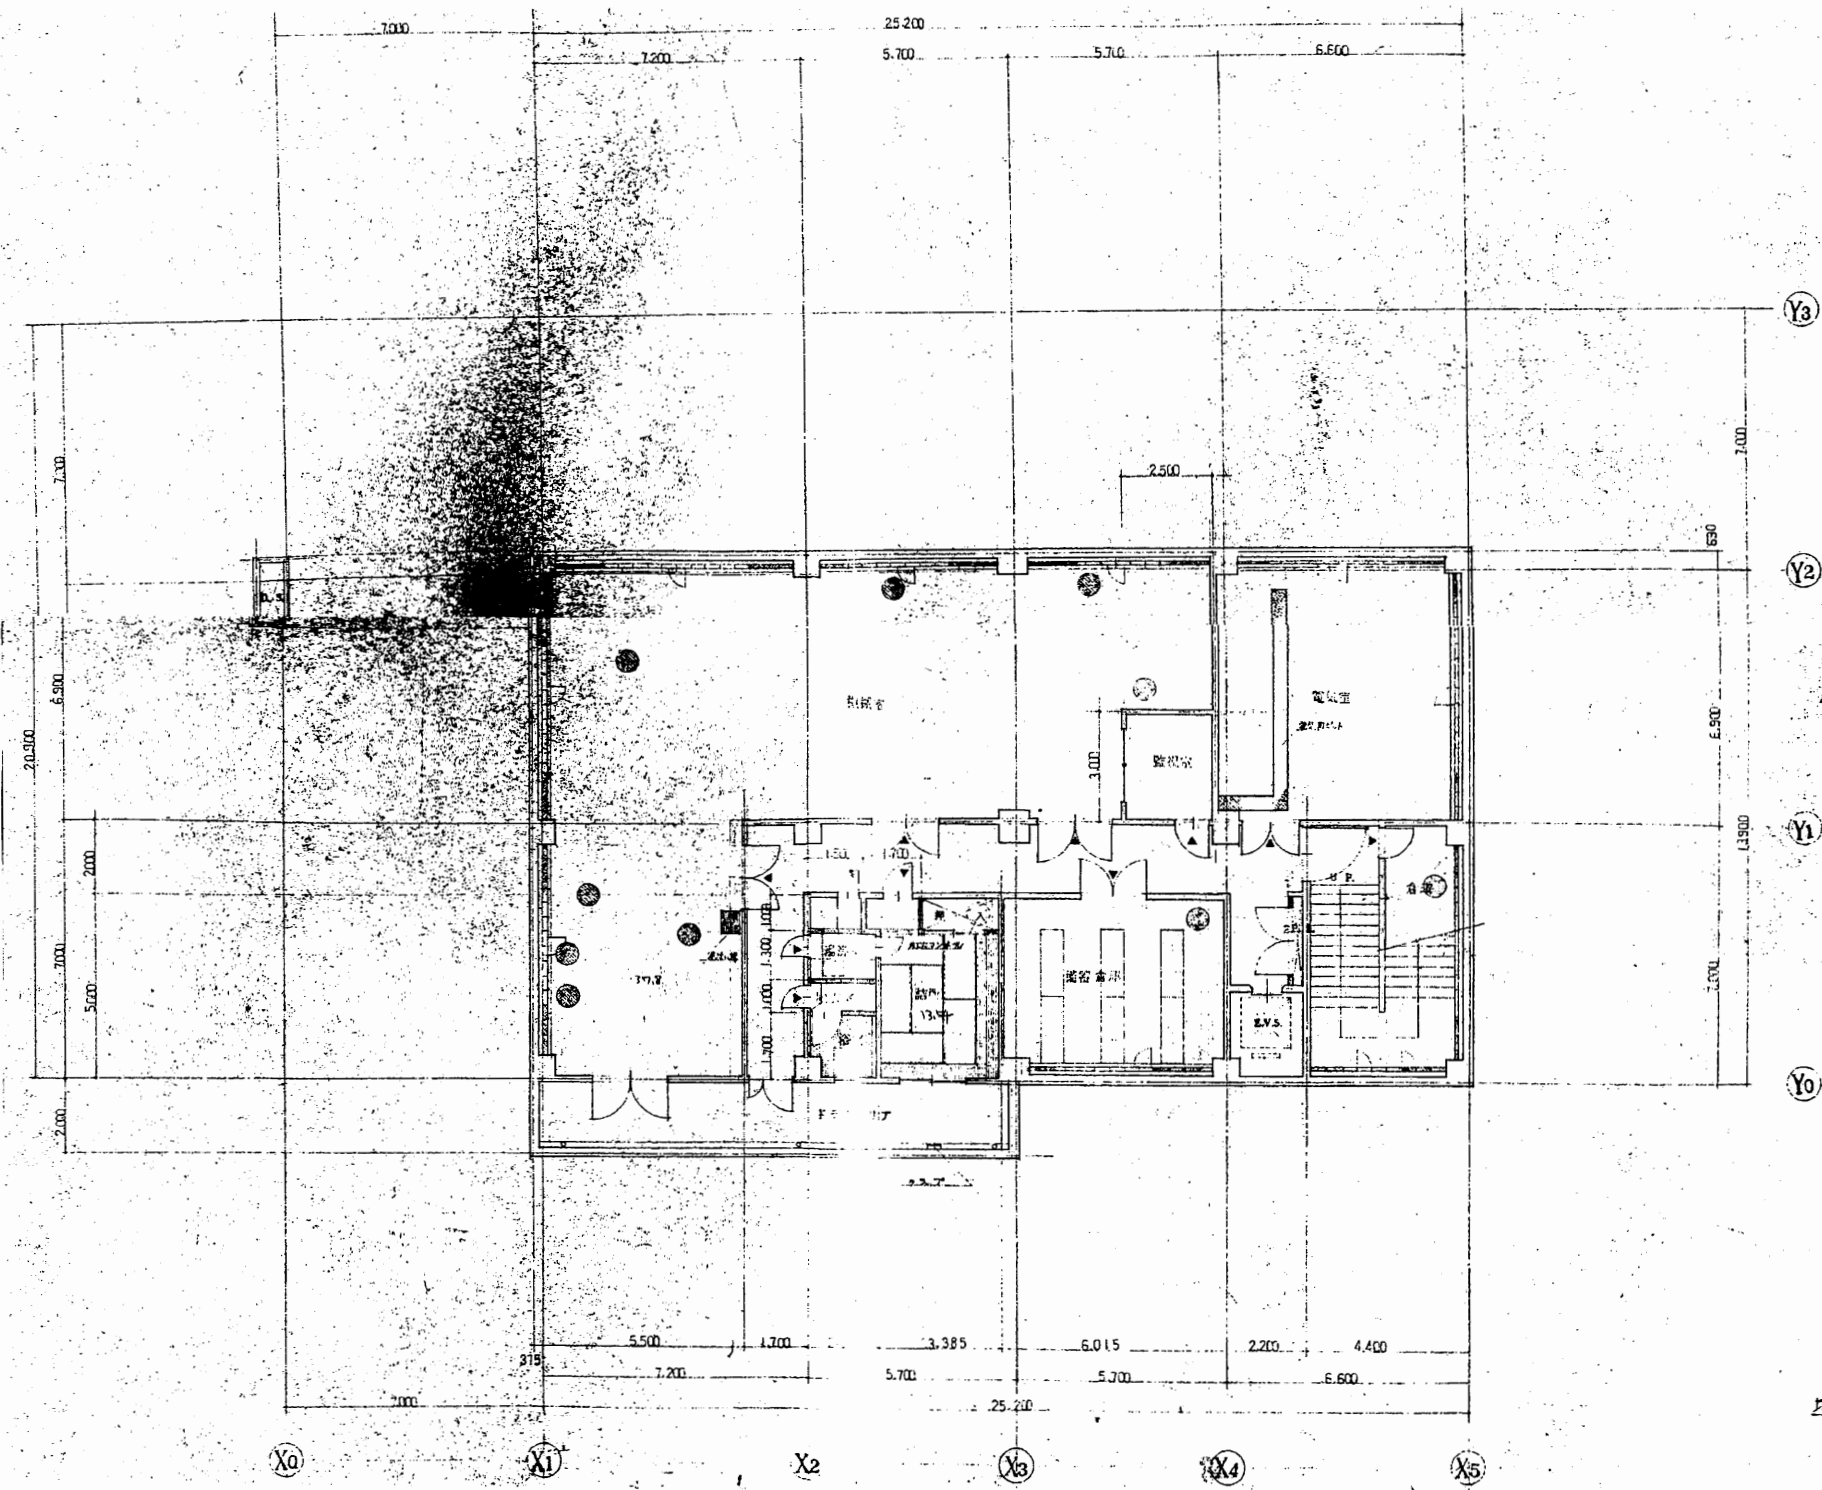


地階平面図 S 1:200

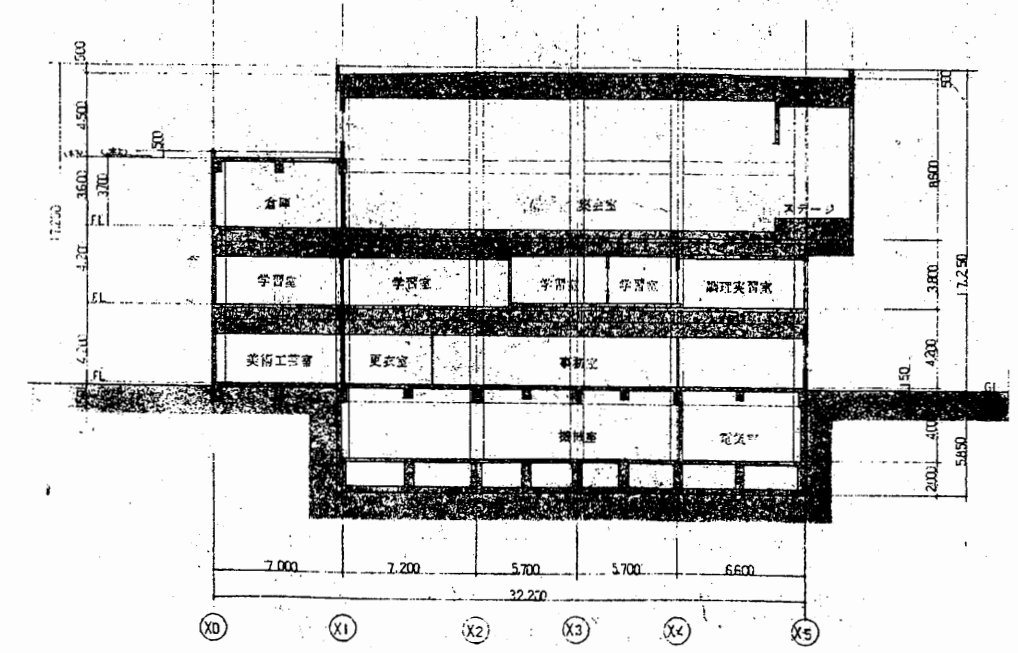

断面図 S 1:300

北下浦行政C


工事名	追浜行政センターほか9か所建築基準法第12条定期点検業務委託		設計者資格 氏名	級建築士登録第 号		課長	主査等	担当者	横須賀市 財政部 FM推進課
図面名称	地階平面図・断面図	図番	縮尺	S 1:200, 1:300	作図	平成	年	月	

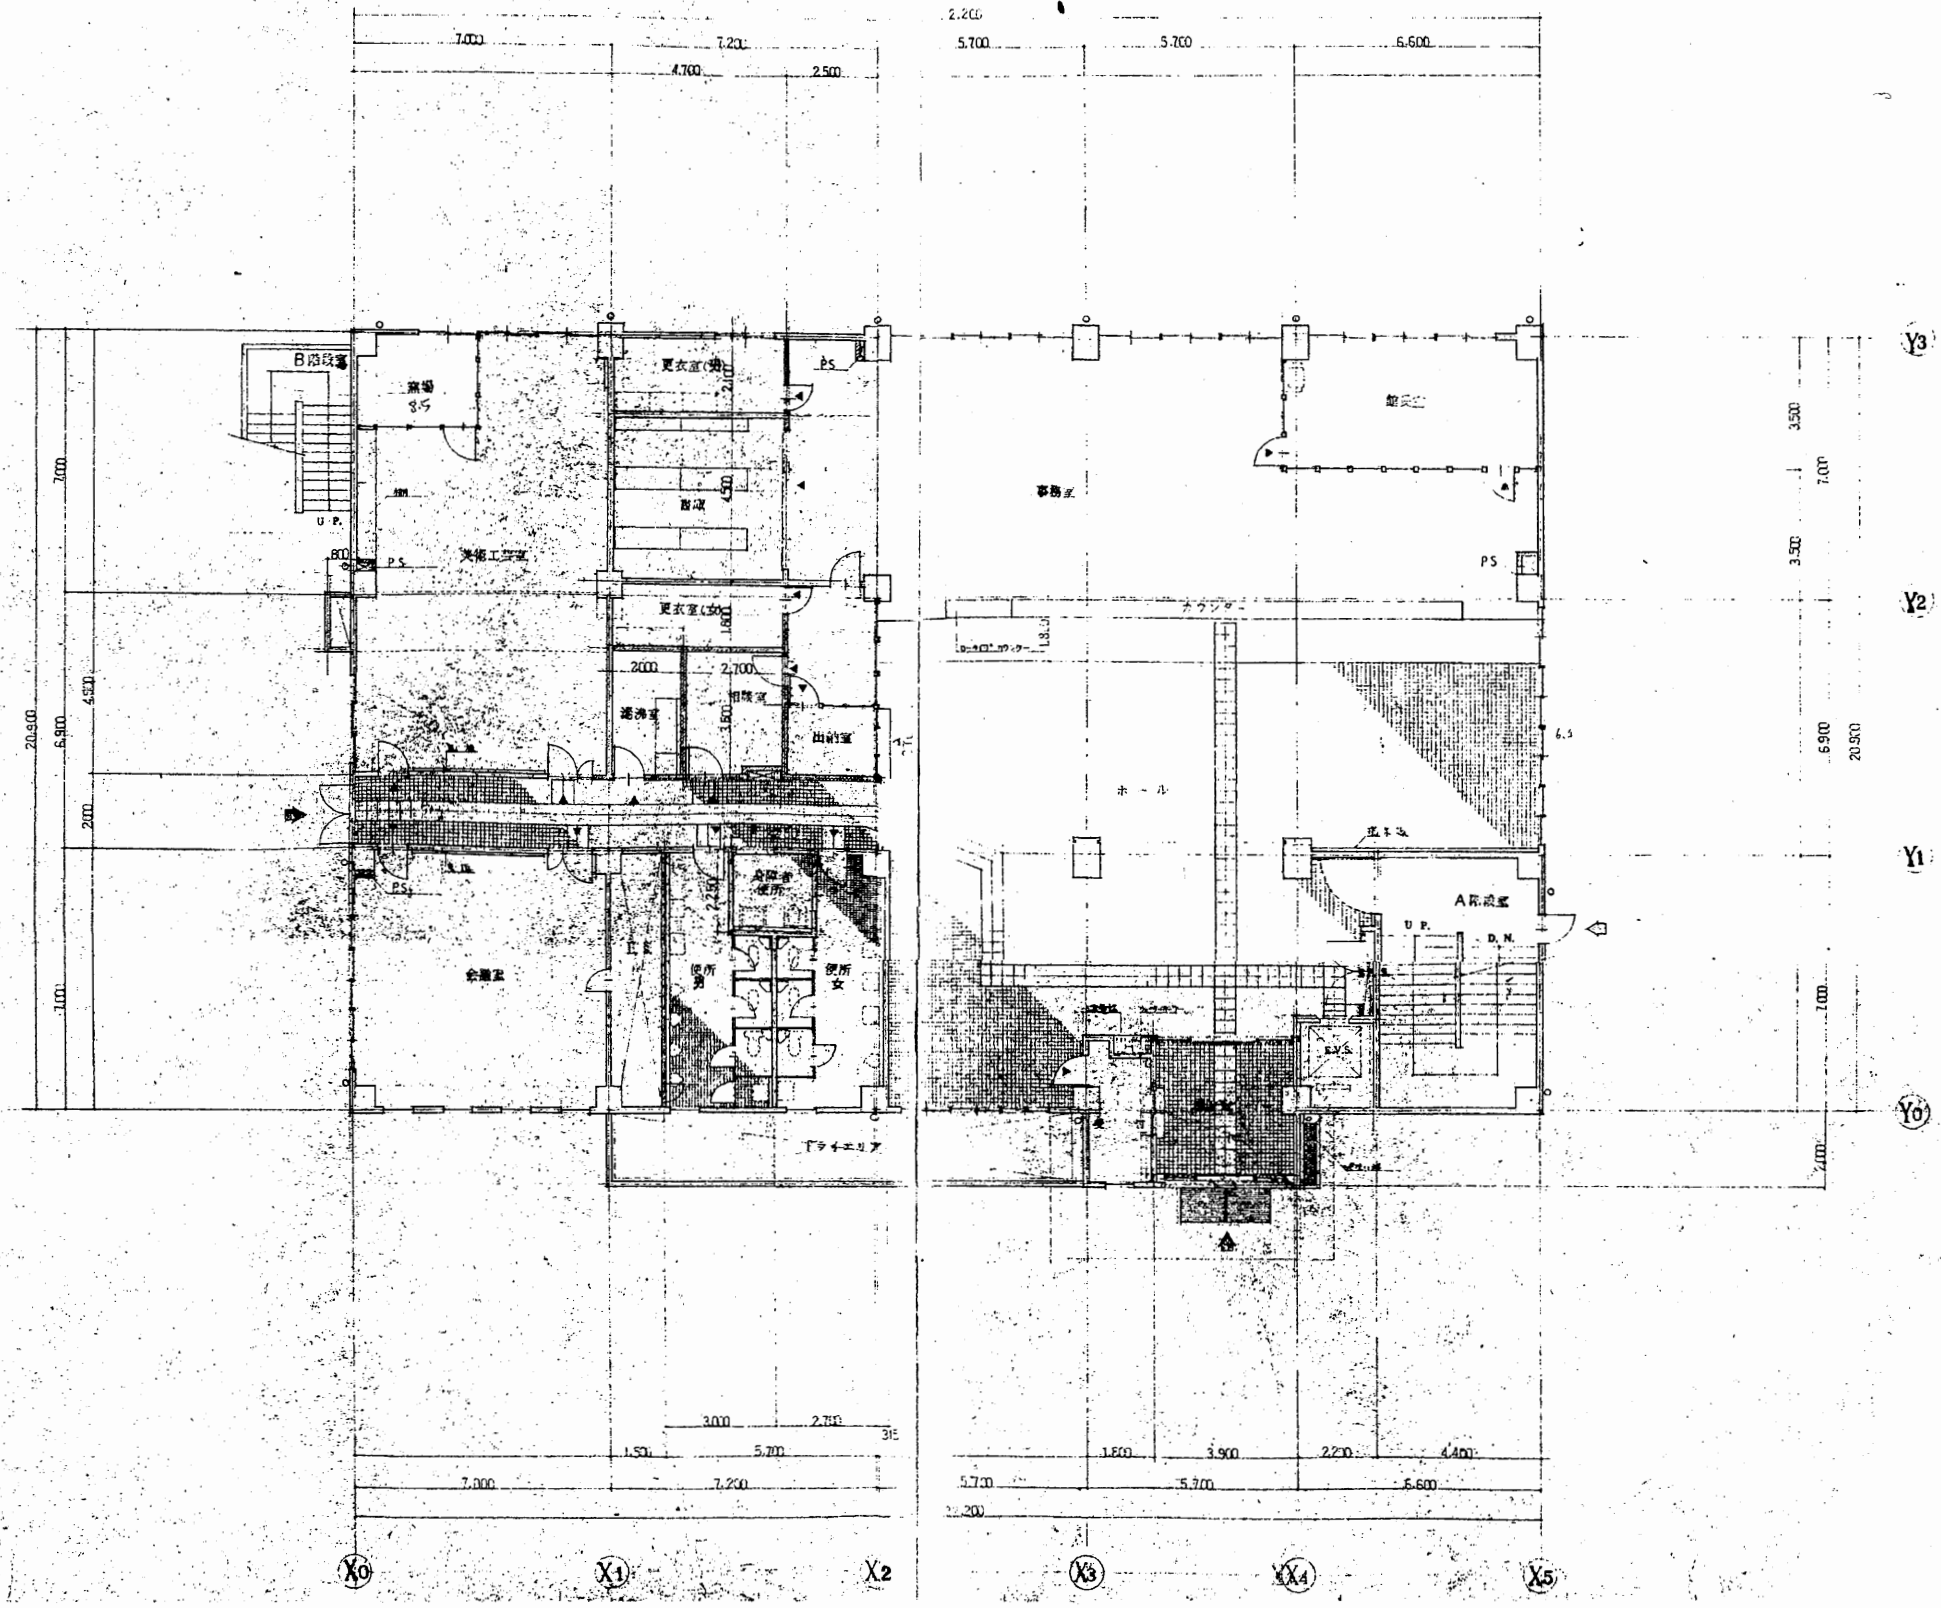

1階平面図 S 1:200

北下浦行政C


工事名	追浜行政センターほか9か所建築基準法第12条定期点検業務委託		設計者資格 氏名	級建築士登録第 号		課長	主査等	担当者	横須賀市 財政部 FM推進課
図面名称	1階平面図	図番	縮尺	S 1:200	作図	平成	年	月	

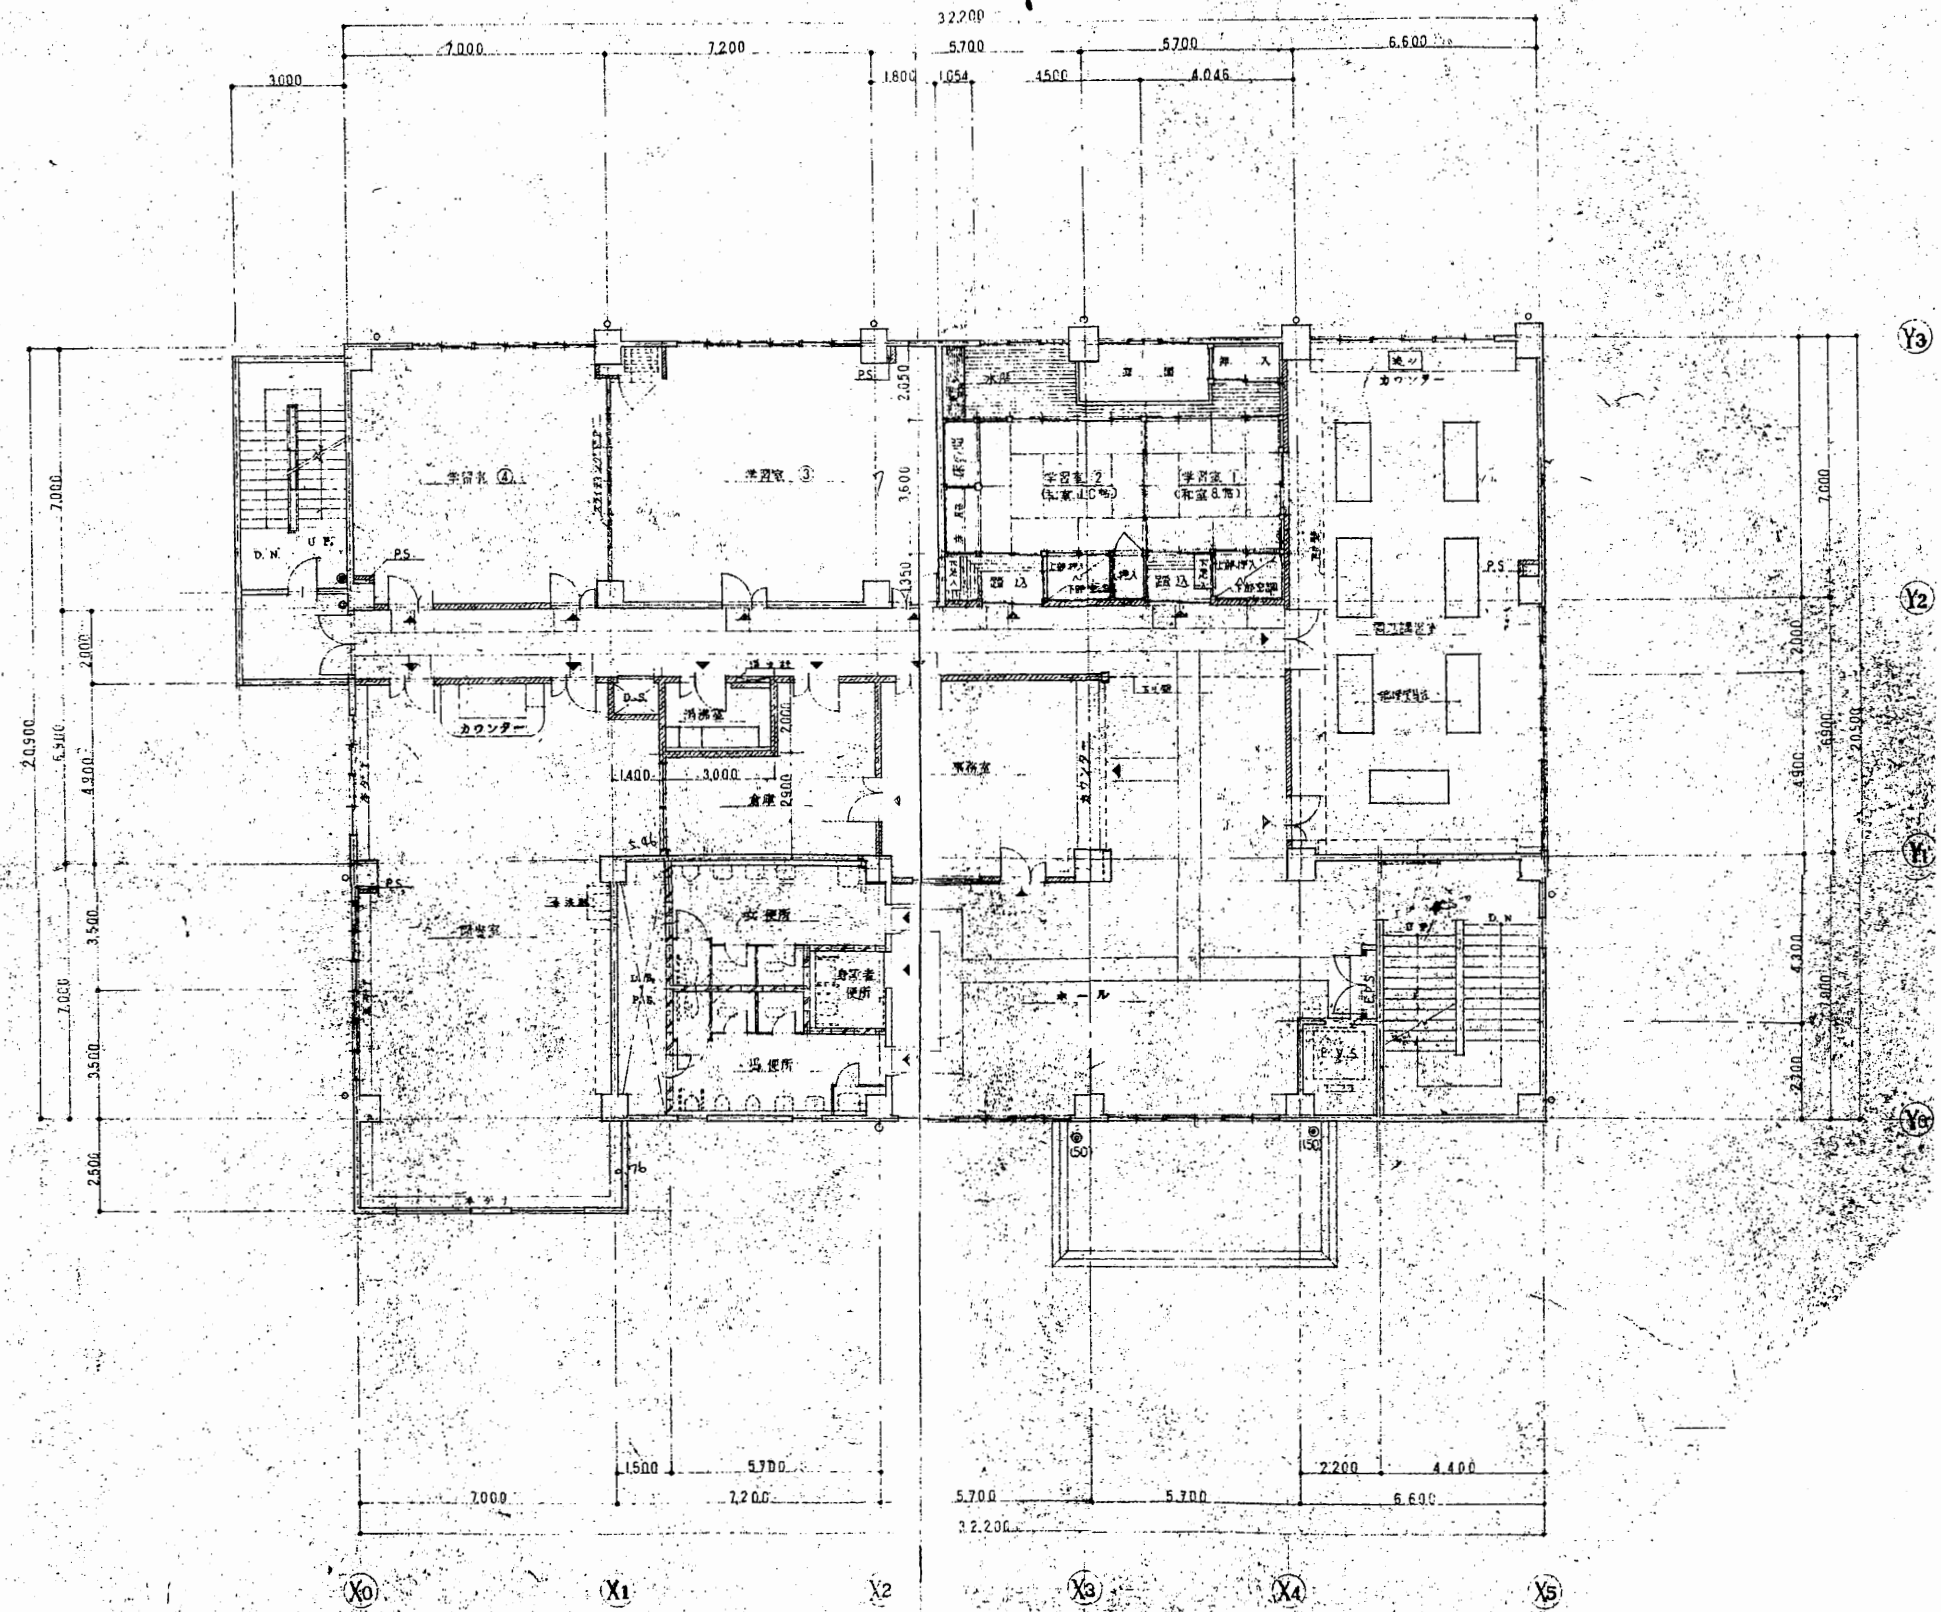

2階平面図 S 1:200

北下浦行政C


工事名	追浜行政センターほか9か所建築基準法第12条定期点検業務委託		設計者資格 氏名	級建築士登録第 _____ 号		課長	主査等	担当者	横須賀市 財政部 FM推進課
図面名称	2階平面図	図番	縮尺	S 1:200	作図	平成	年	月	

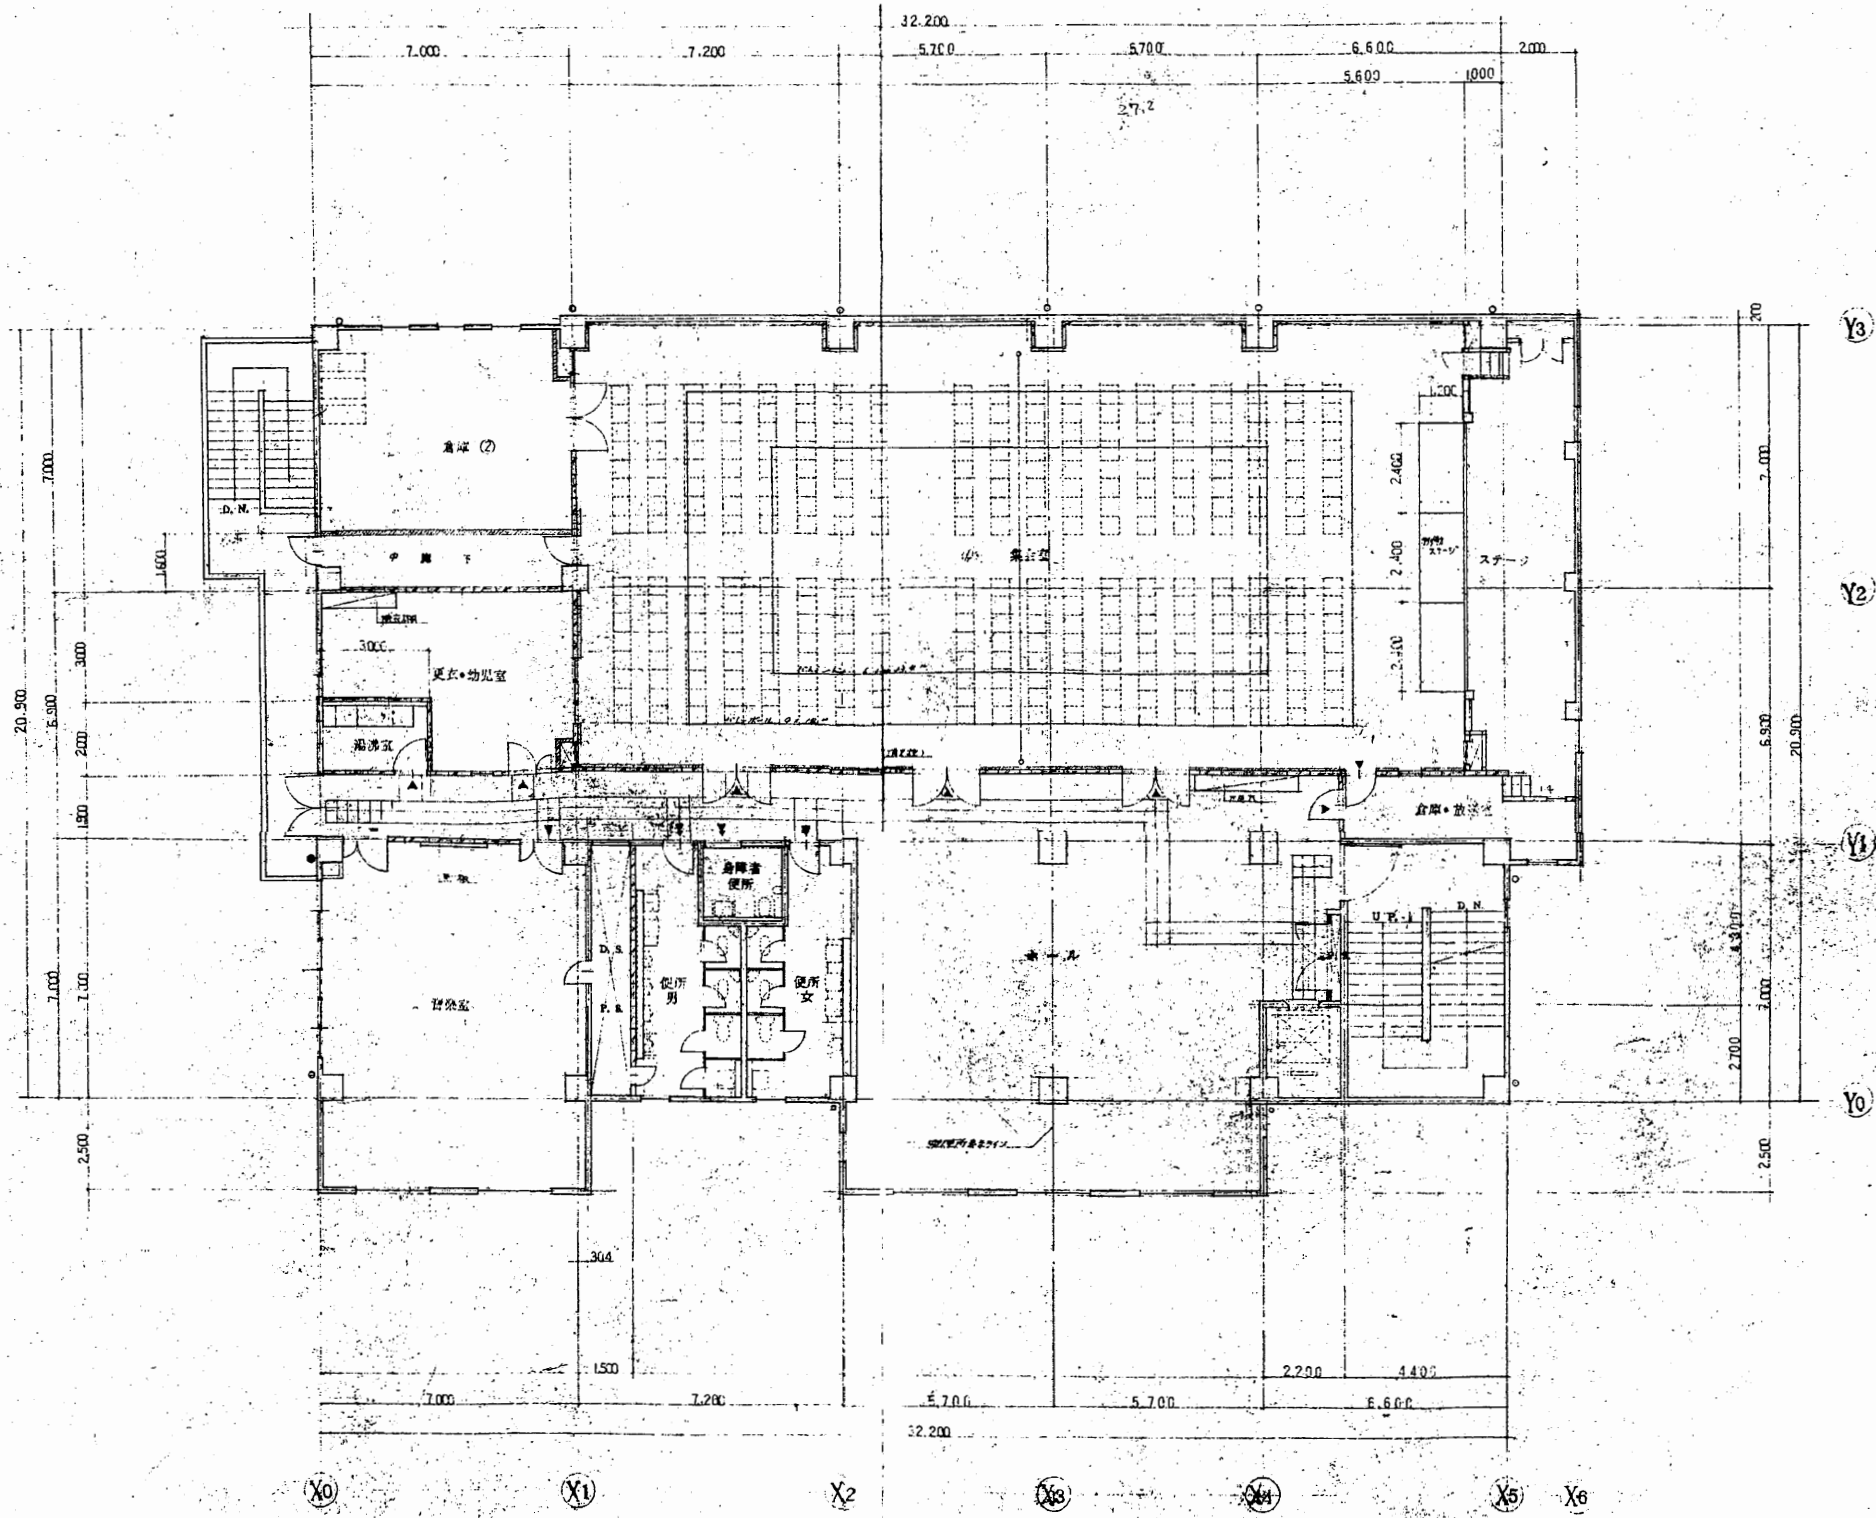

3階平面図 S 1:200

北下浦行政C


工事名	追浜行政センターほか9か所建築基準法第12条定期点検業務委託		設計者資格 氏名	級建築士登録第 号		課長	主査等	担当者	横須賀市 財政部 FM推進課
図面名称	3階平面図	図番	縮尺	S 1:200	作図	平成	年	月	

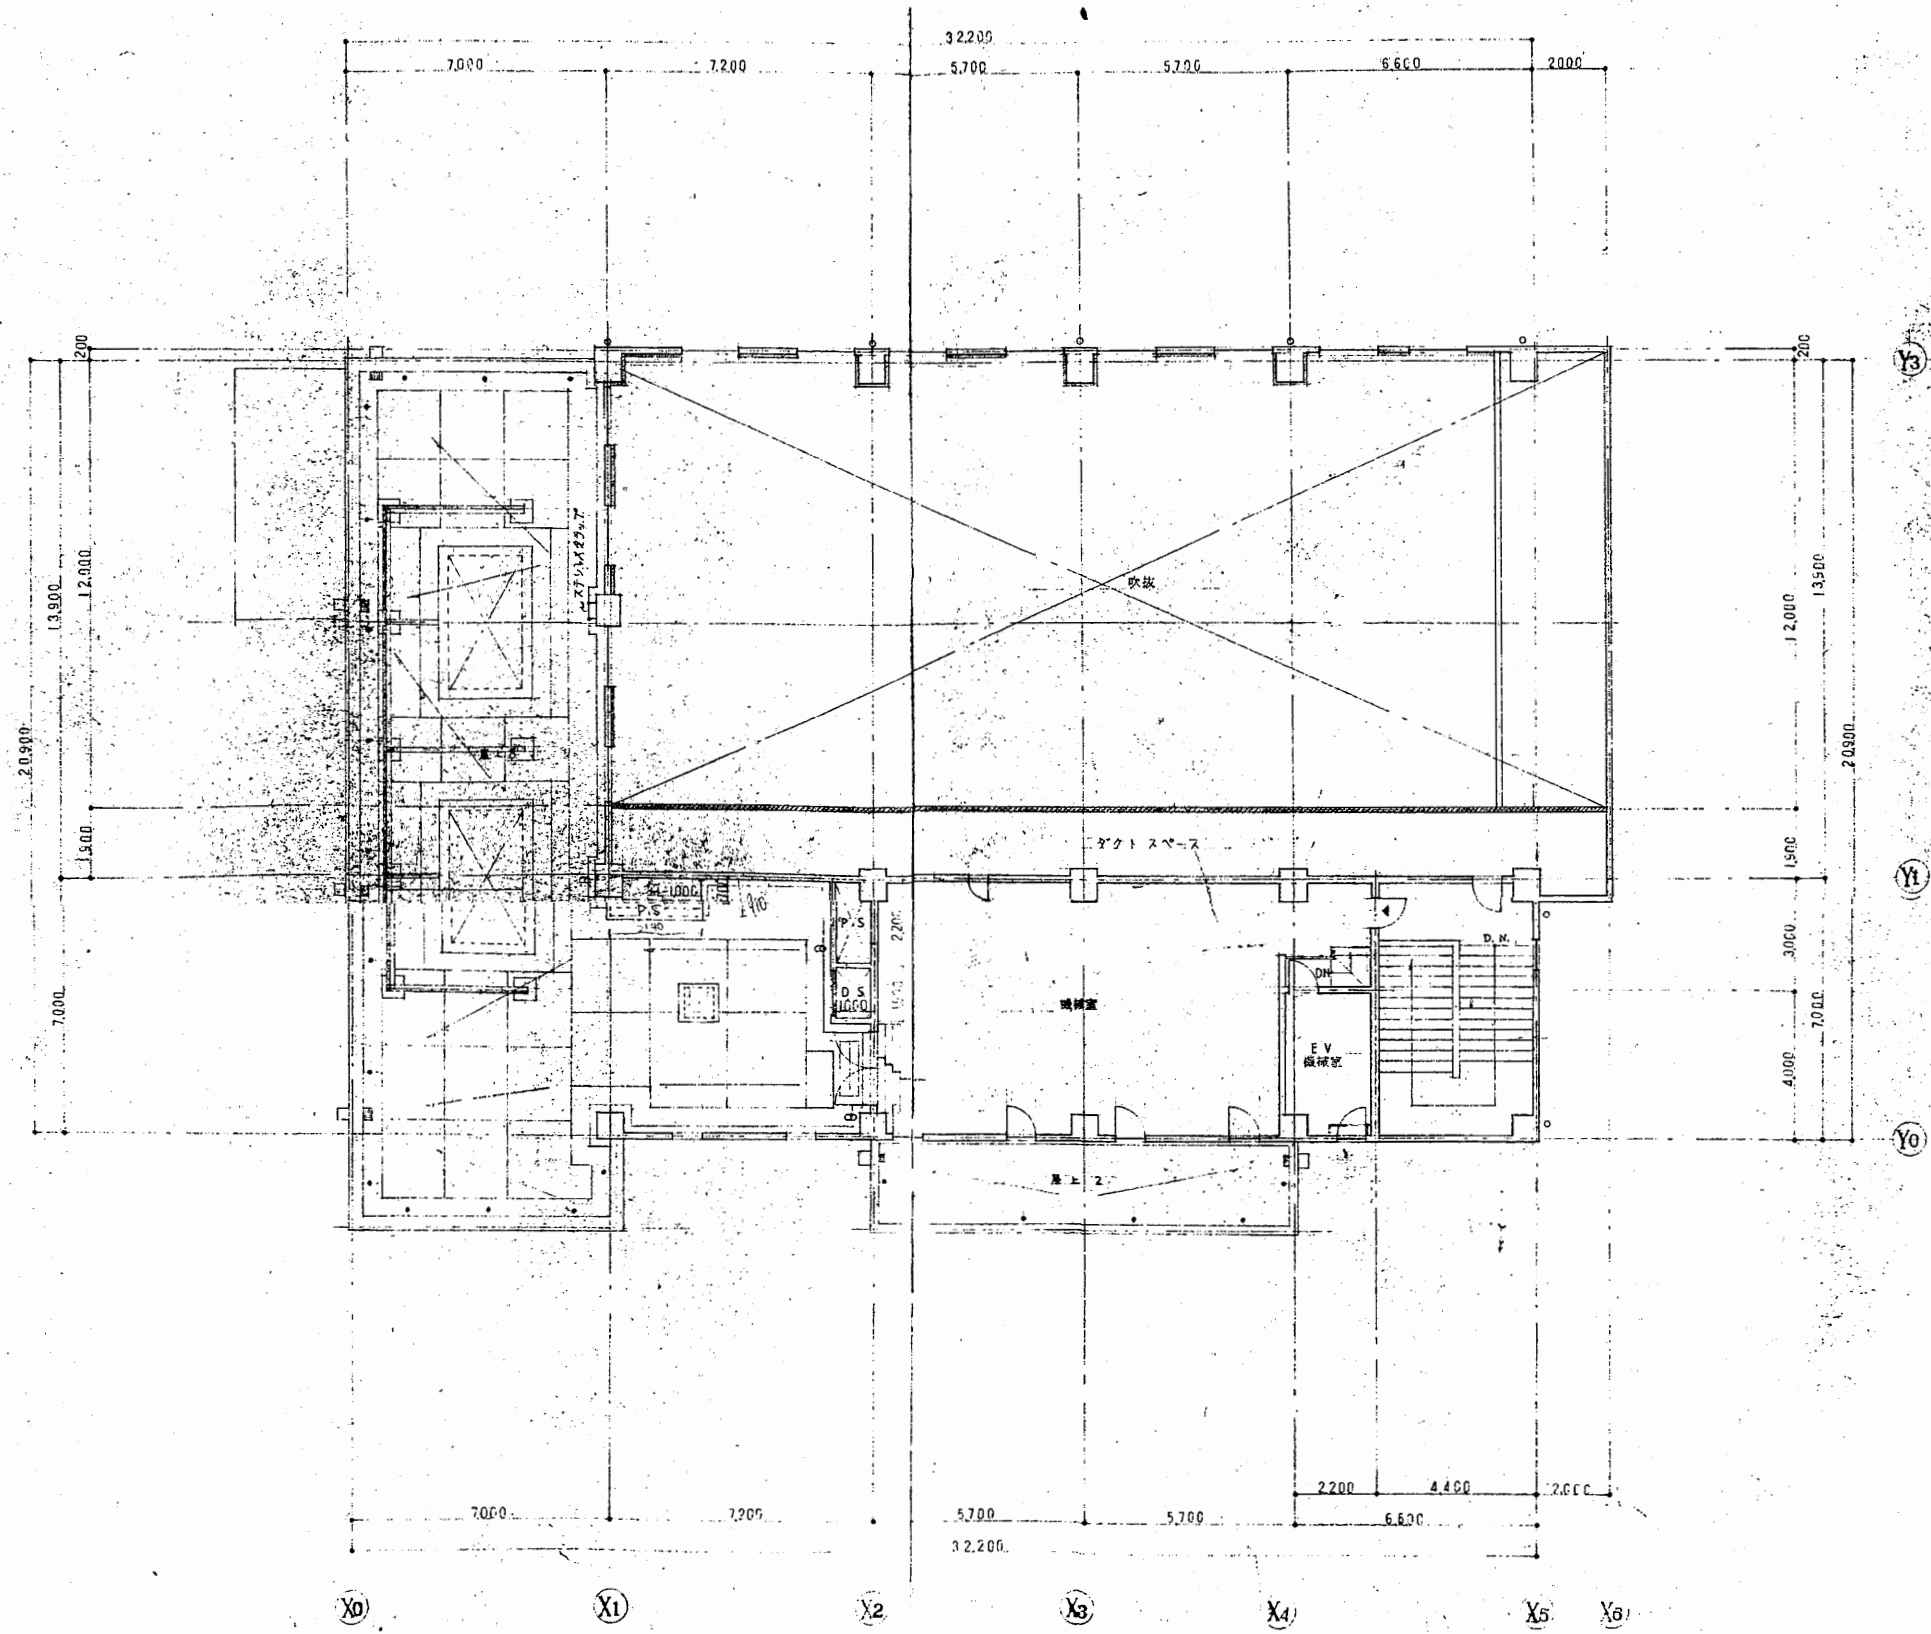

4階平面図 S 1:200

北下浦行政C


工事名	追浜行政センターほか9か所建築基準法第12条定期点検業務委託		設計者資格 氏名	級建築士登録第 号		課長	主査等	担当者	横須賀市 財政部 FM推進課
図面名称	4階平面図	図番	縮尺	S 1:200	作図	平成	年	月	

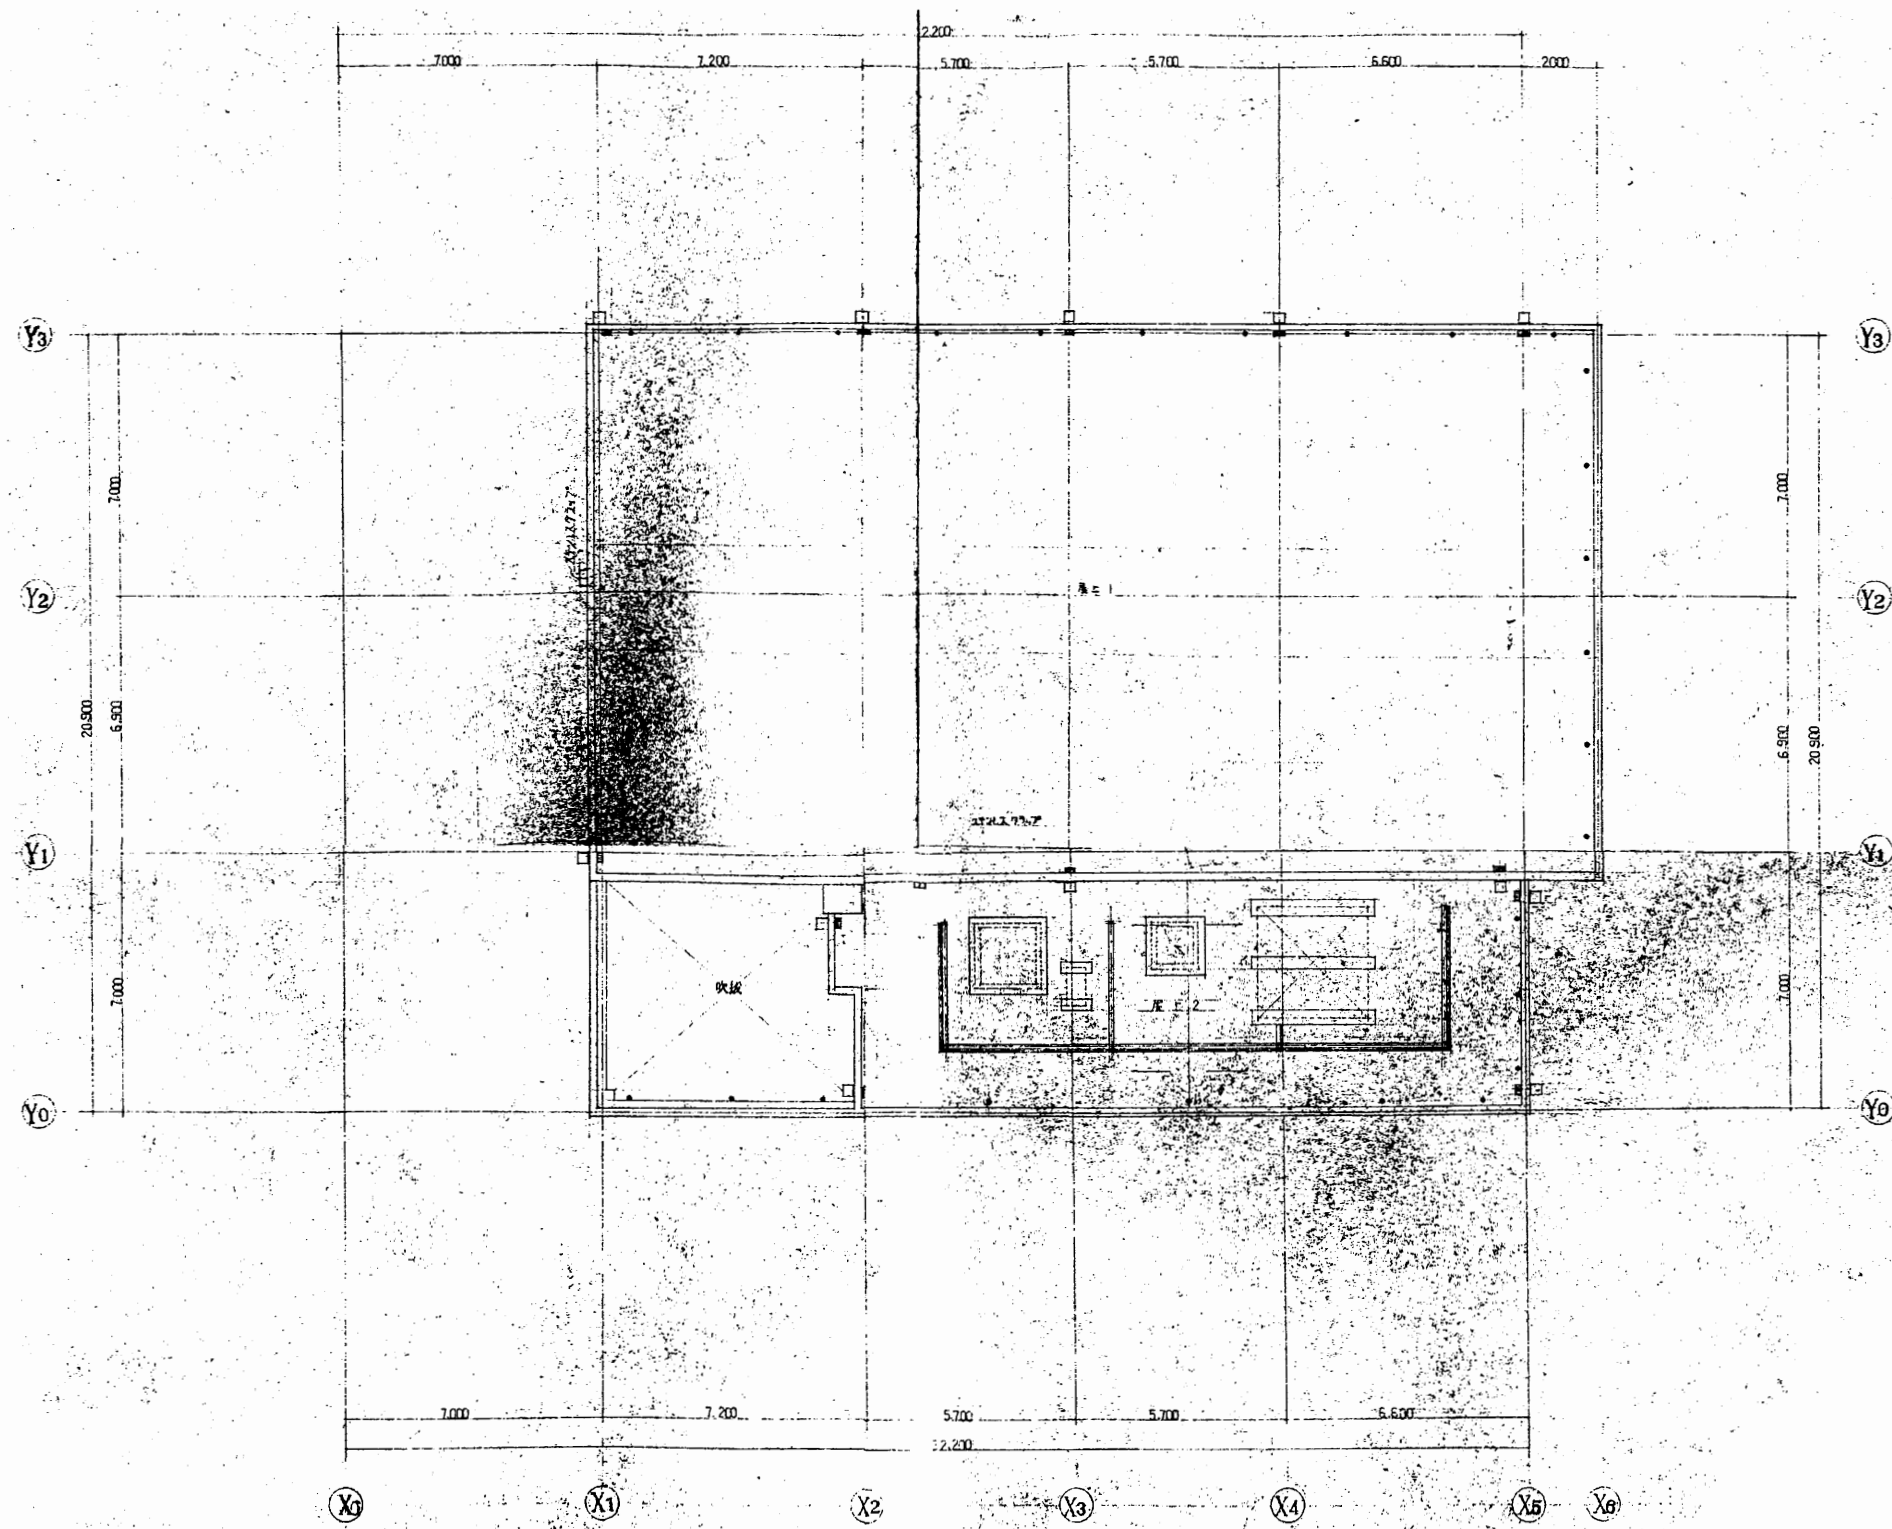


R階平面図 S 1:200

北下浦行政C


工事名	追浜行政センターほか9か所建築基準法第12条定期点検業務委託			設計者資格 氏名	級建築士登録第 号		課長	主査等	担当者	横須賀市 財政部 FM推進課
図面名称	R階平面図	図番	縮尺	S 1:200	作図	平成 年 月 日				

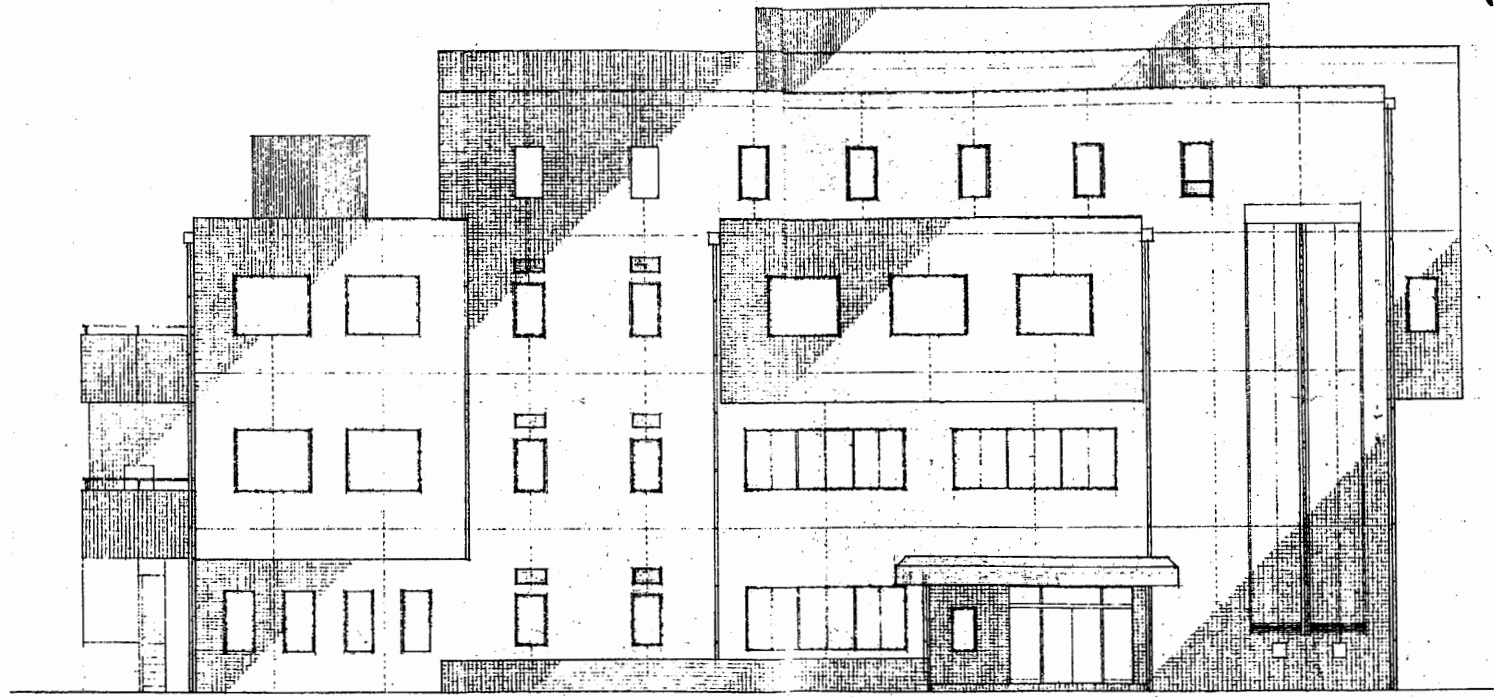


東側立面図 S 1:200

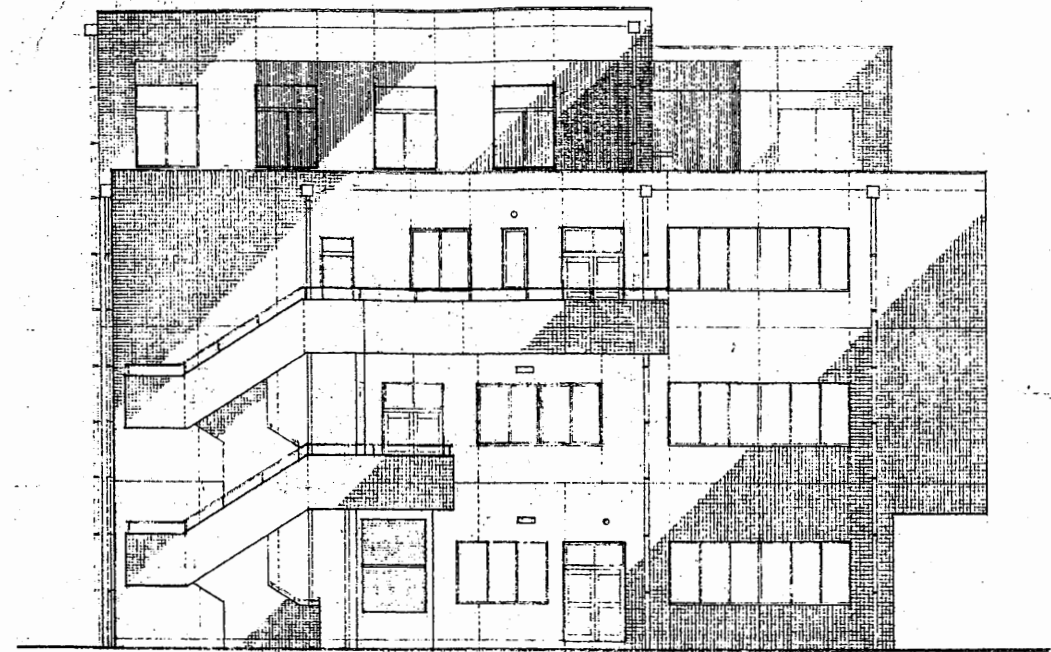

南側立面図 S 1:200

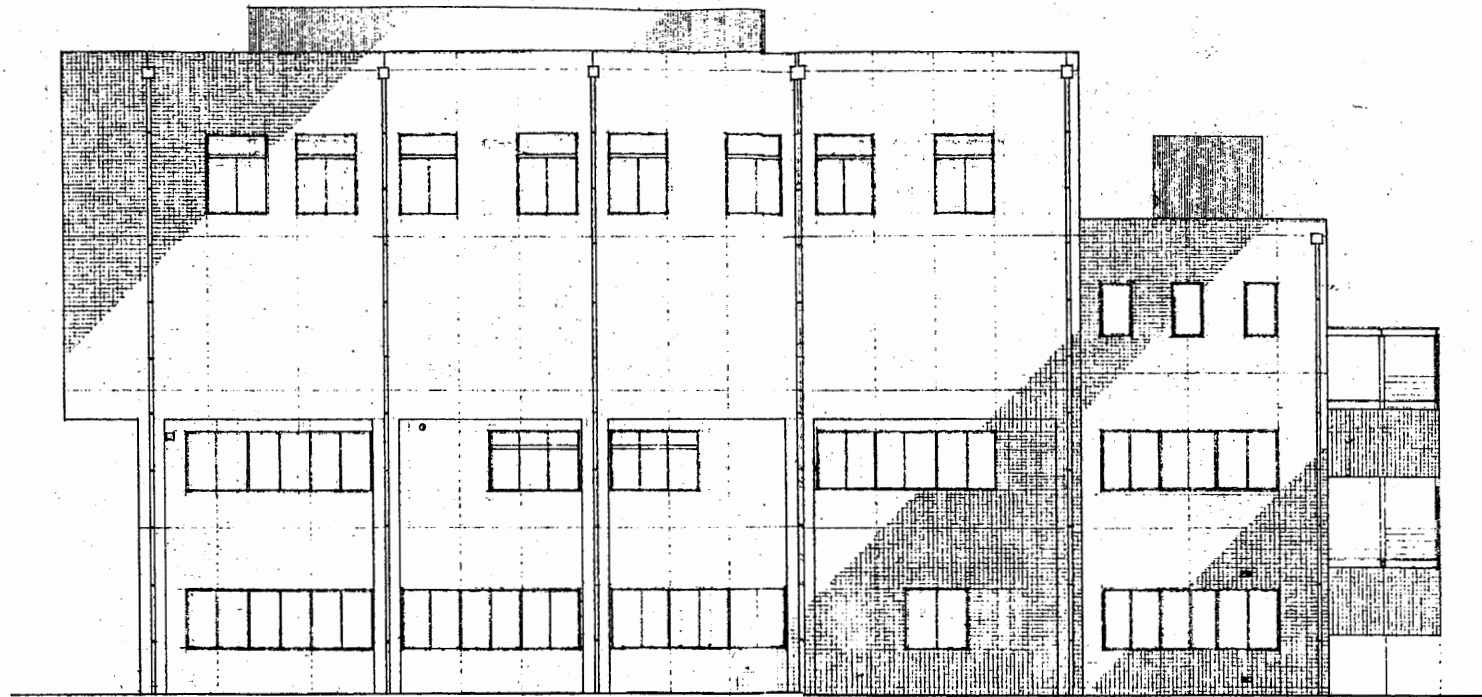



西側立面図 S 1:200

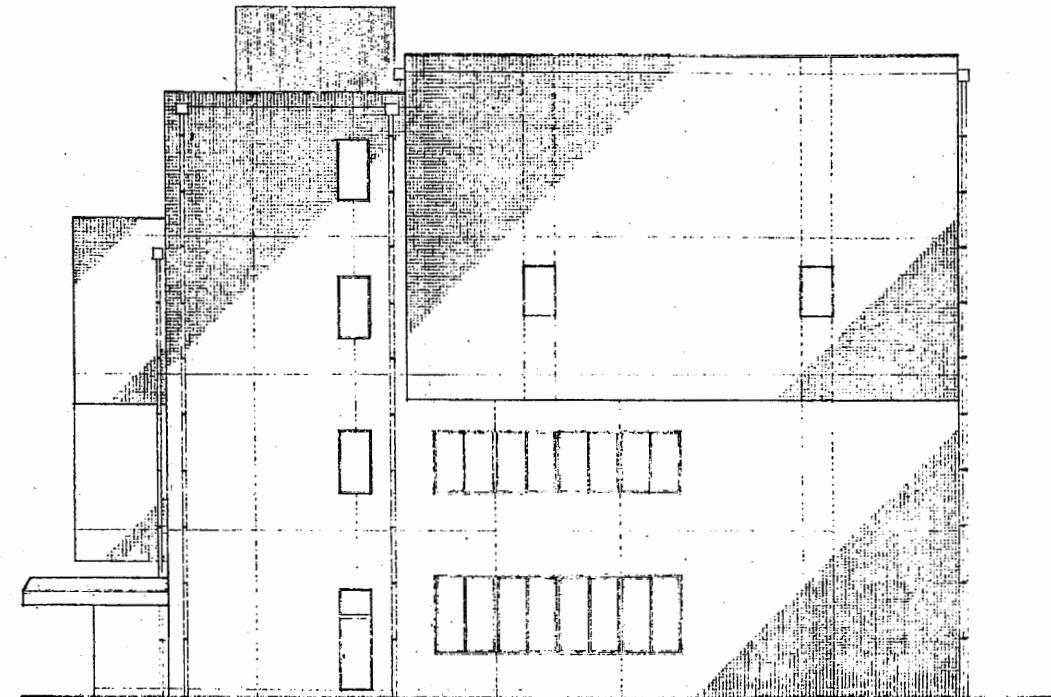

北側立面図 S 1:200


北下浦行政C

工事名	追浜行政センターほか9か所建築基準法第12条定期点検業務委託		設計者資格 氏名	級建築士登録第 号			課長	主査等	担当者	横須賀市 財政部 FM推進課
図面名称	各立面図	図番	縮尺	S 1:200	作図	平成 年 月 日				

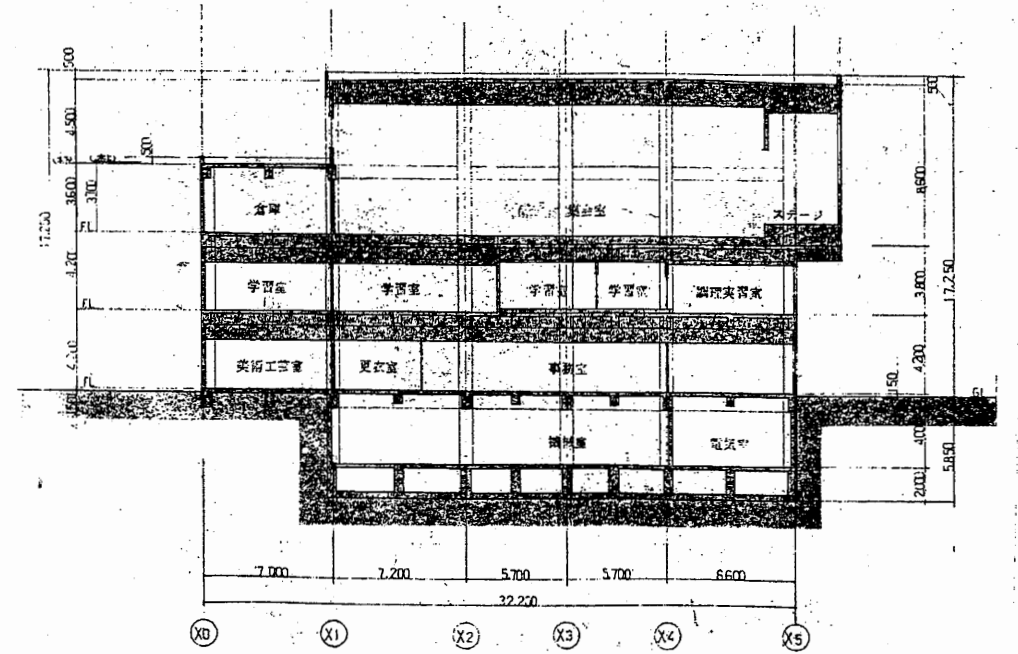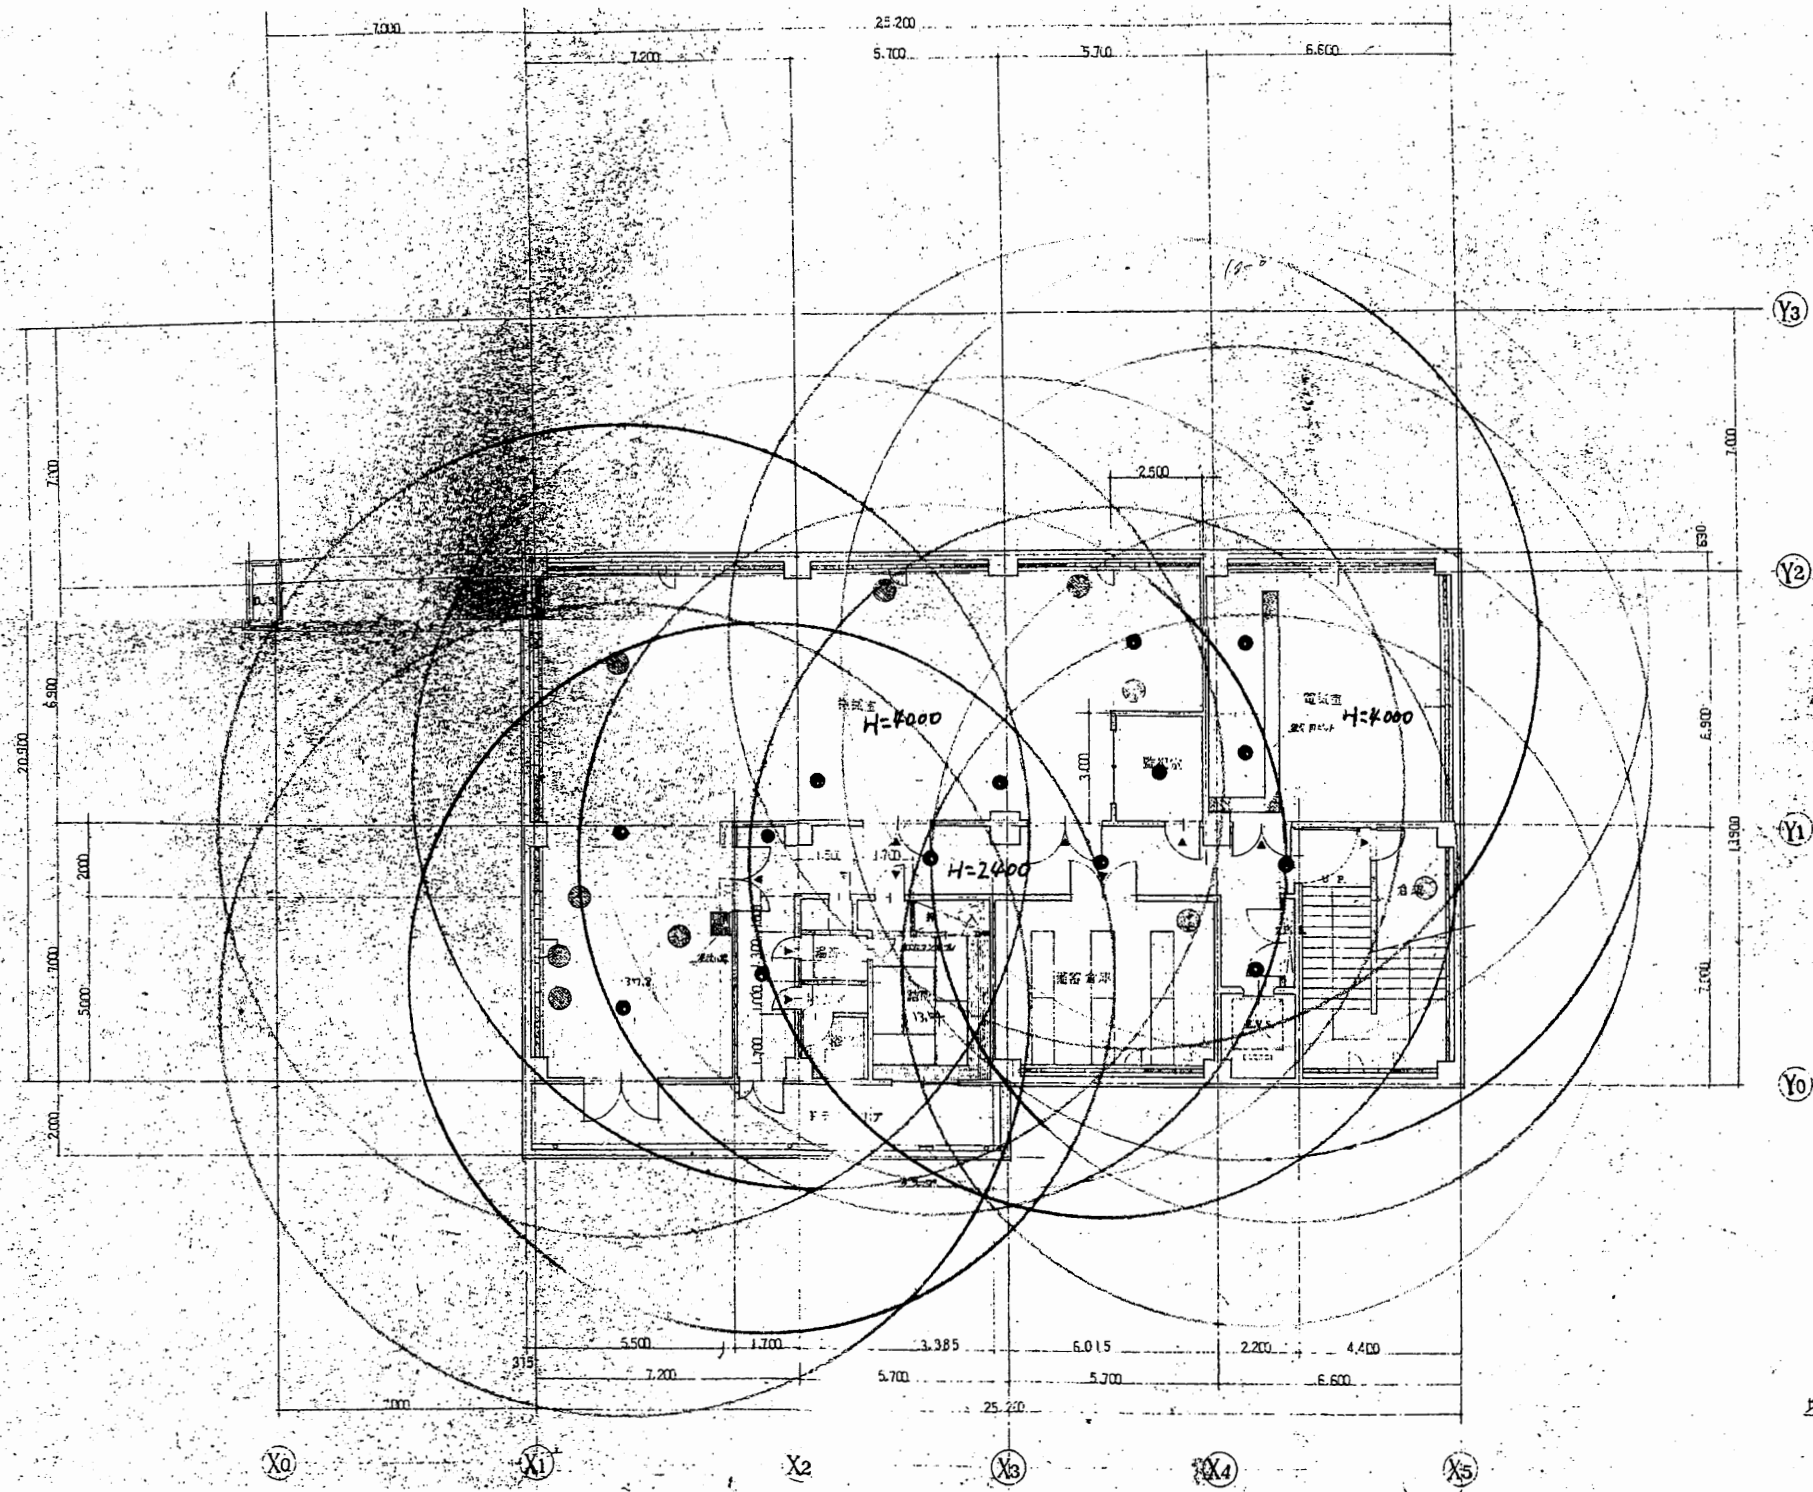


北下浦行政C

工事名	追浜行政センターほか9か所建築基準法第12条定期点検業務委託		設計者資格 氏名	級建築士登録第 号		課長	主査等	担当者	横須賀市 財政部 FM推進課
図面名称	地階非常照明	図番	縮尺	S 1:200, 1:300	作図	平成	年	月	

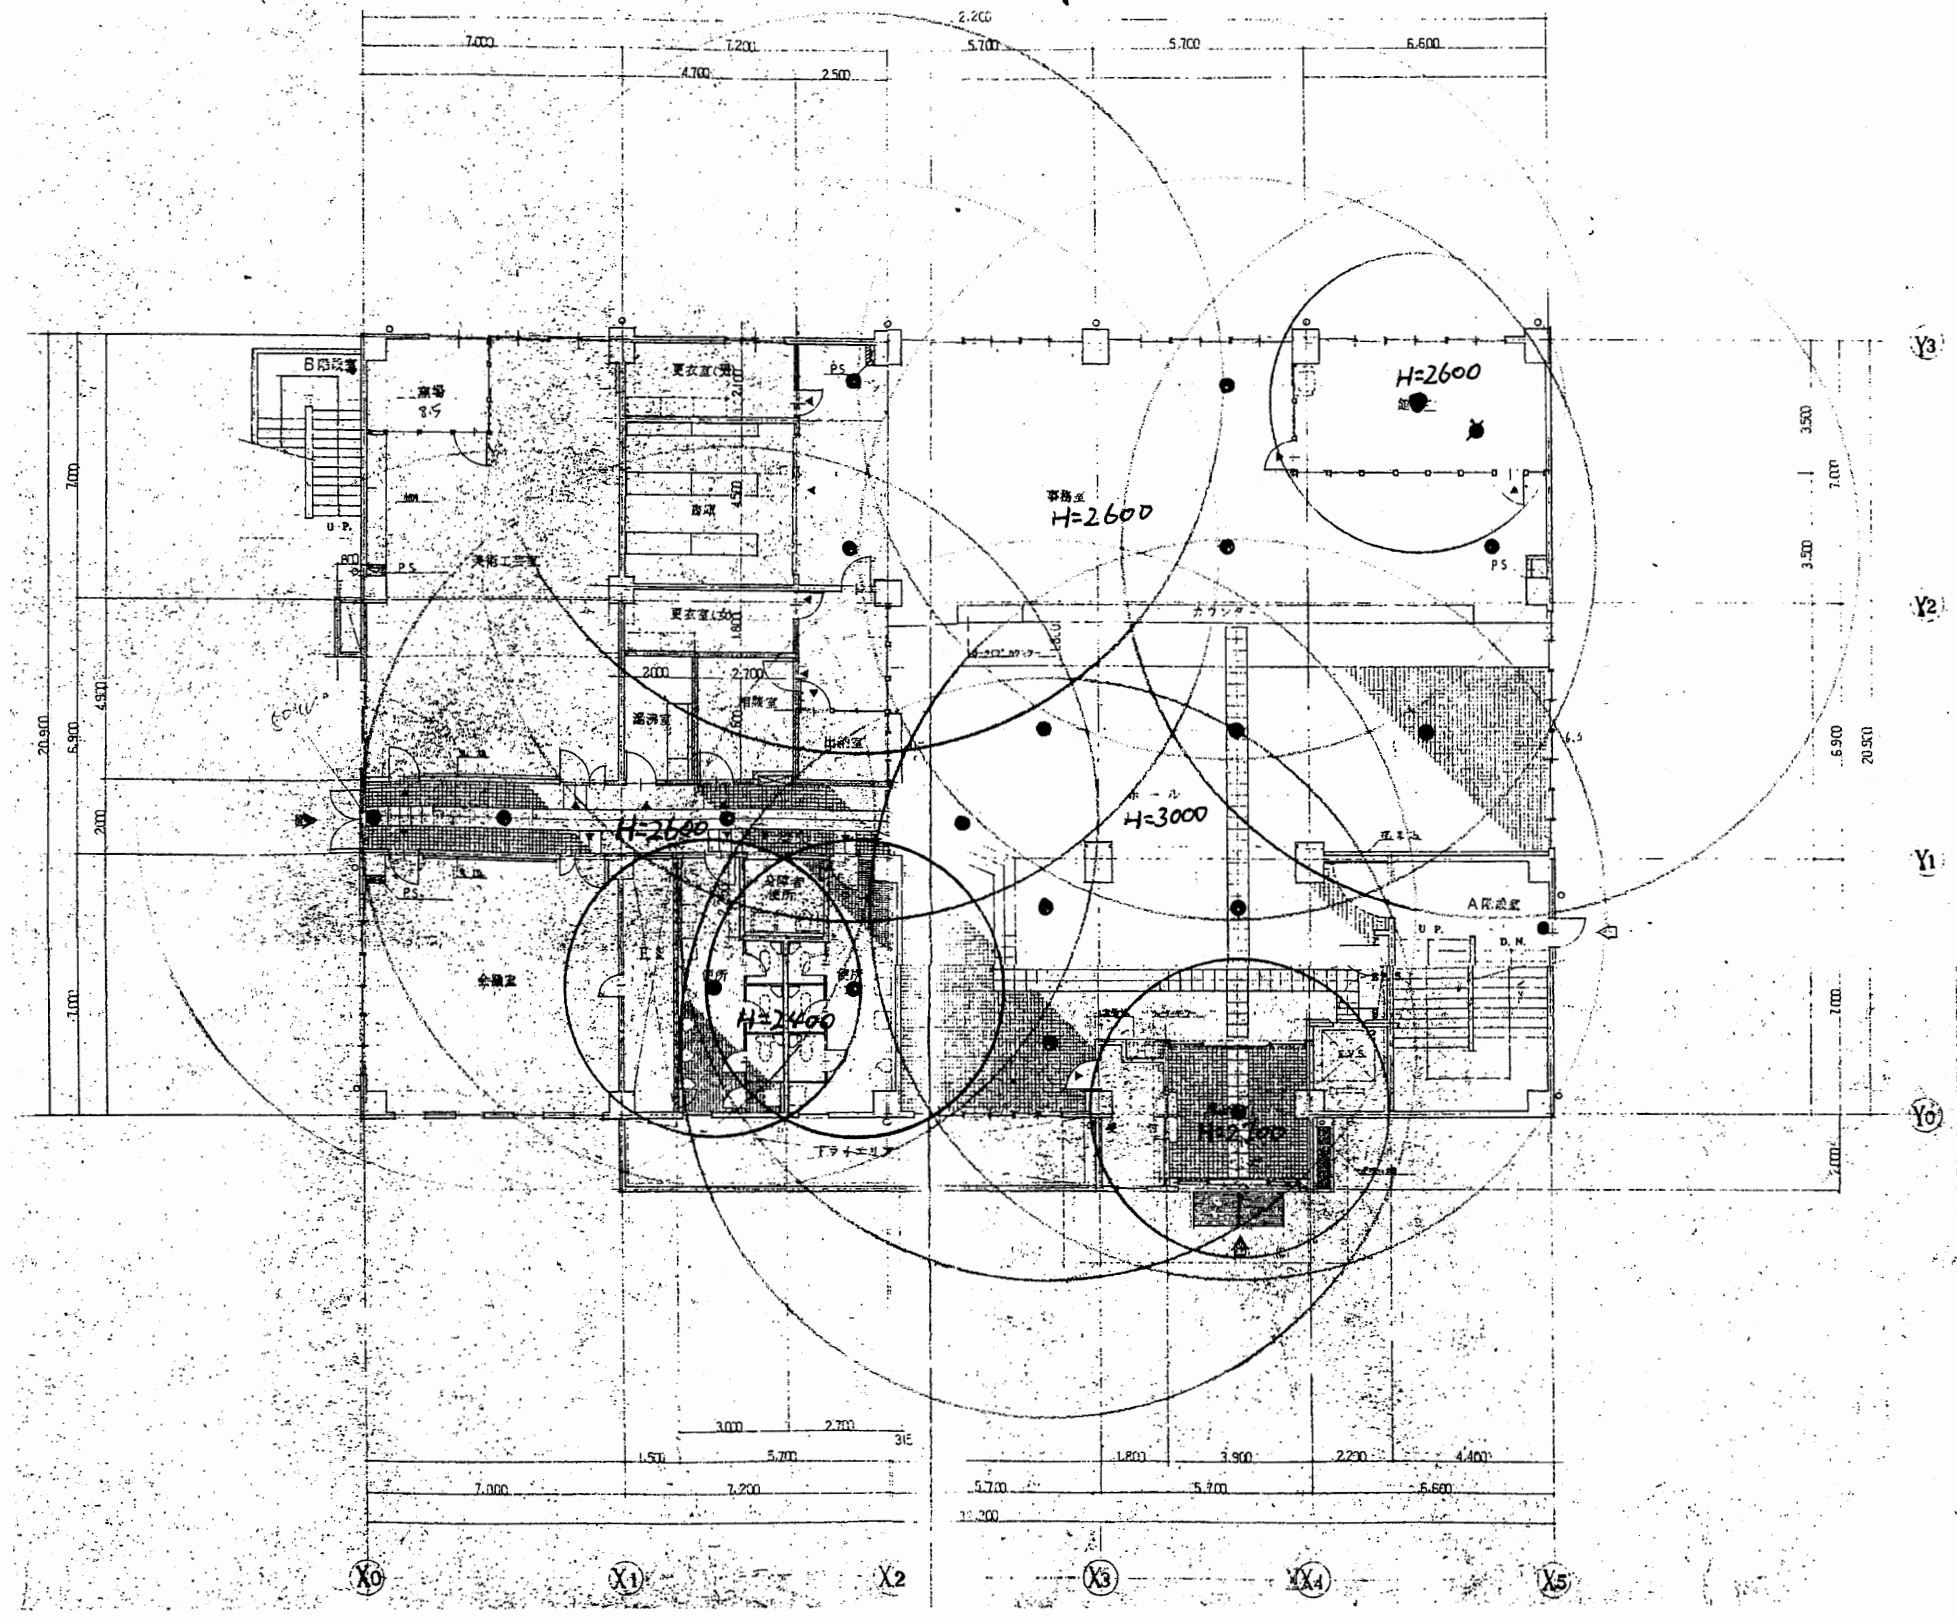


北下浦行政C

工事名	追浜行政センターほか9か所建築基準法第12条定期点検業務委託		設計者資格 氏名	級建築士登録第 号		課長	主査等	担当者	横須賀市 財政部 FM推進課
図面名称	1階非常照明	図番	縮尺	S 1:200	作図	平成	年	月	

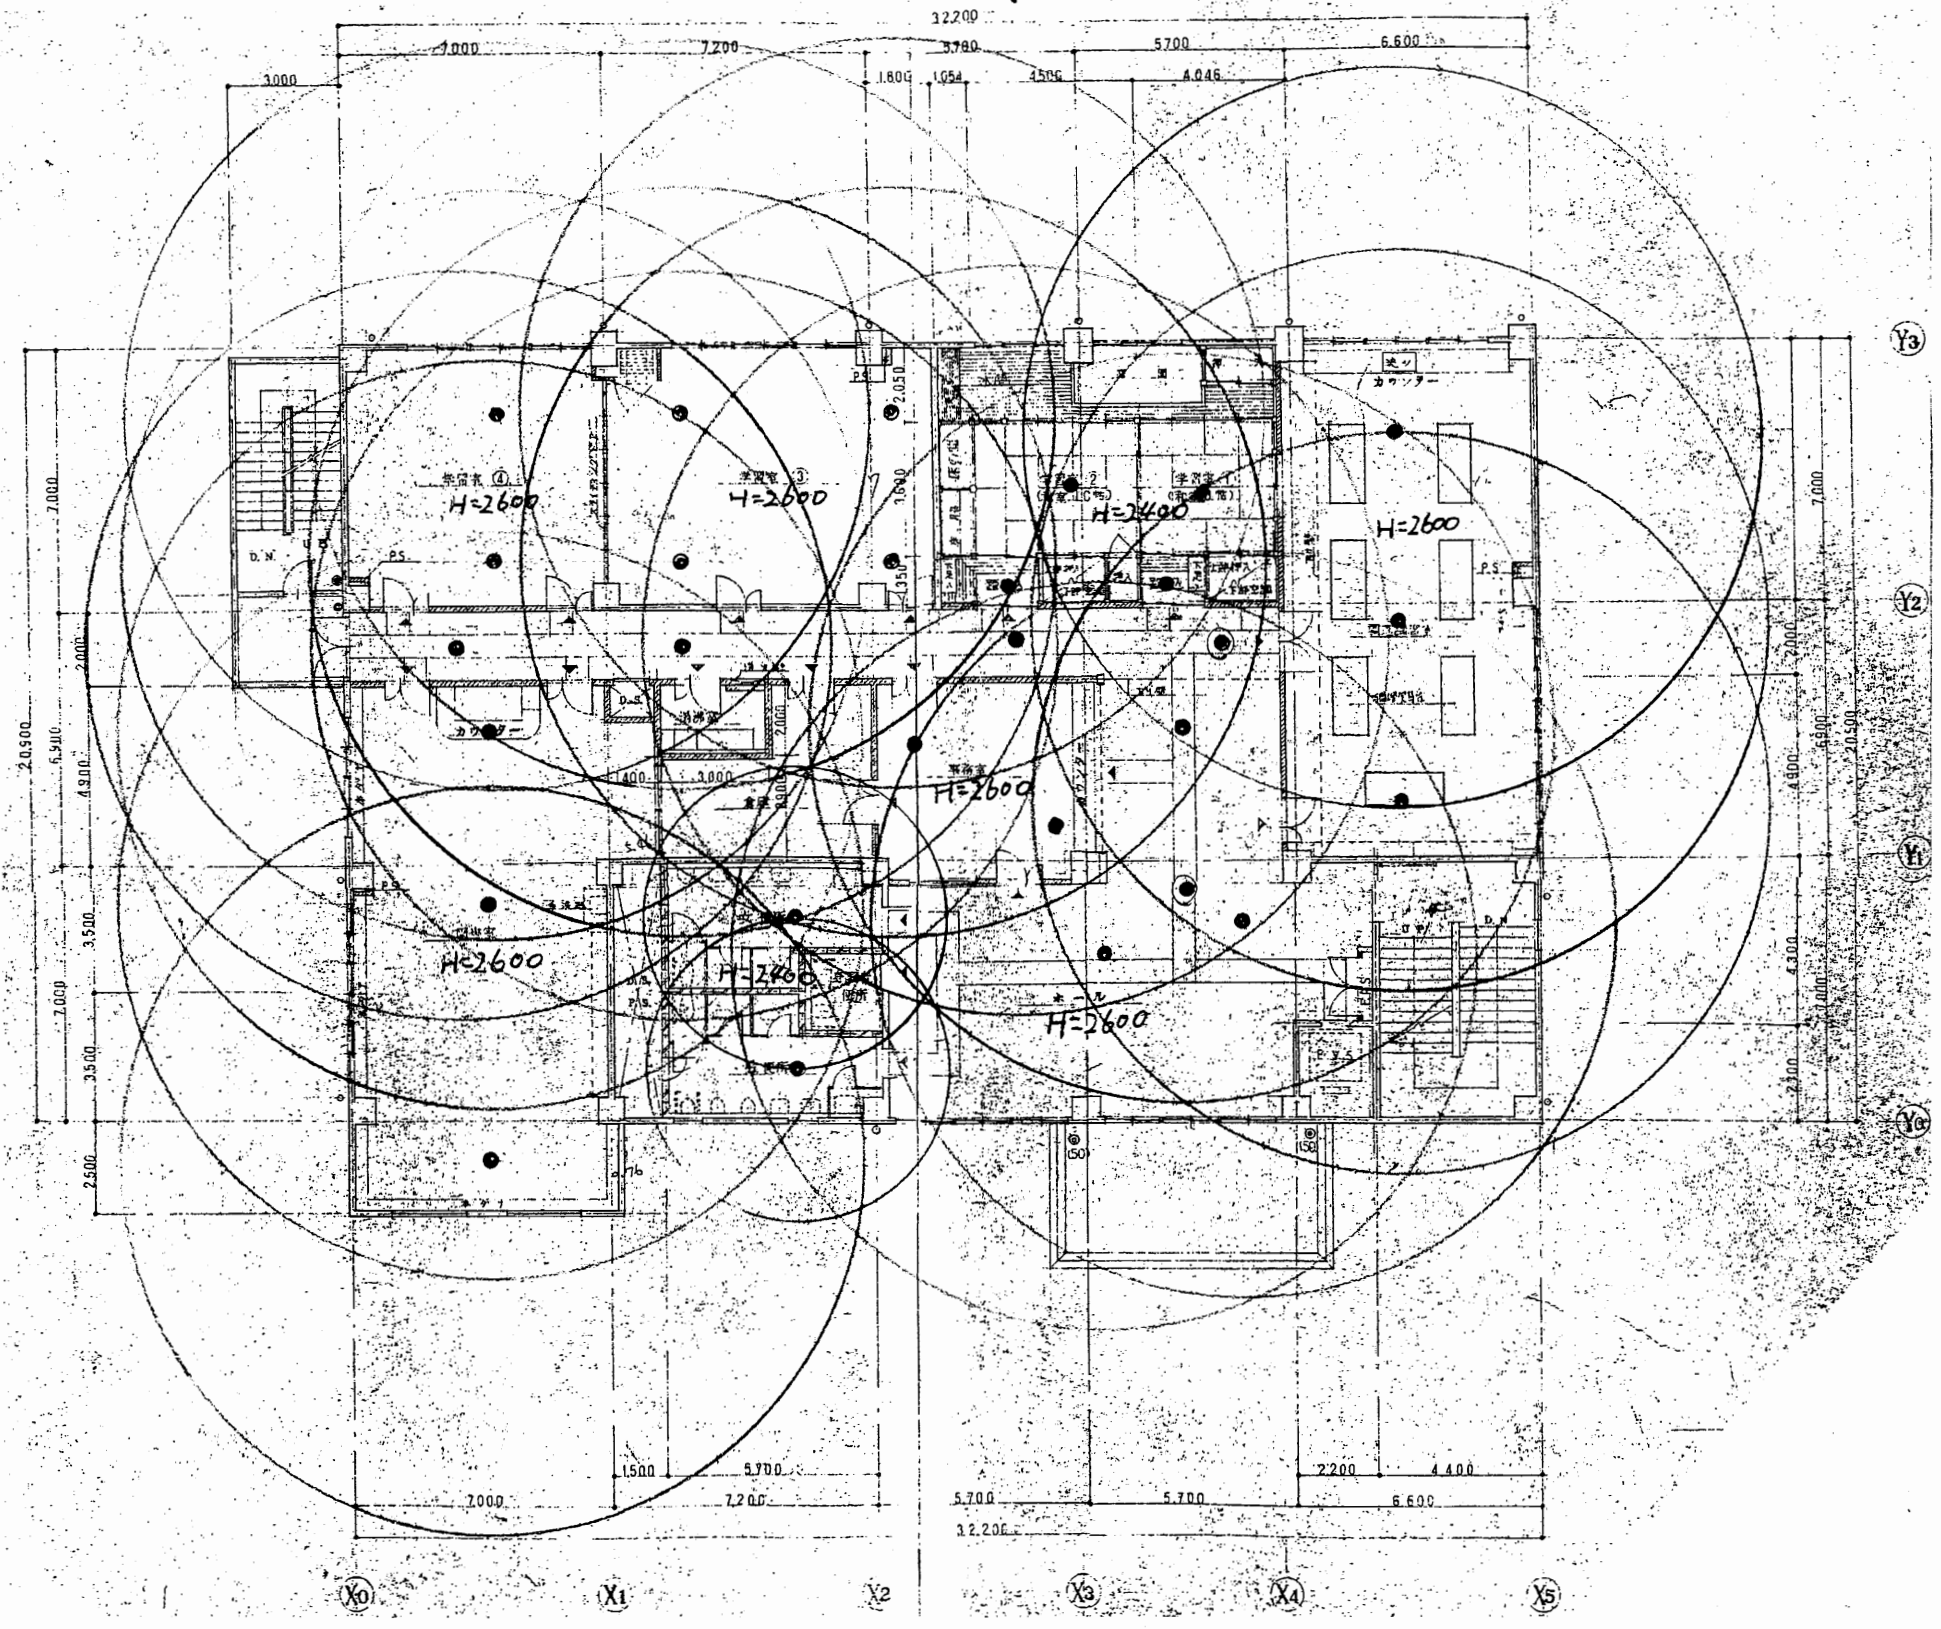


北下浦行政C

工事名	追浜行政センターほか9か所建築基準法第12条定期点検業務委託		設計者資格 氏名	級建築士登録第 号		課長	主査等	担当者	横須賀市 財政部 FM推進課
図面名称	2階非常照明	図番	縮尺	S 1:200	作図	平成	年	月	

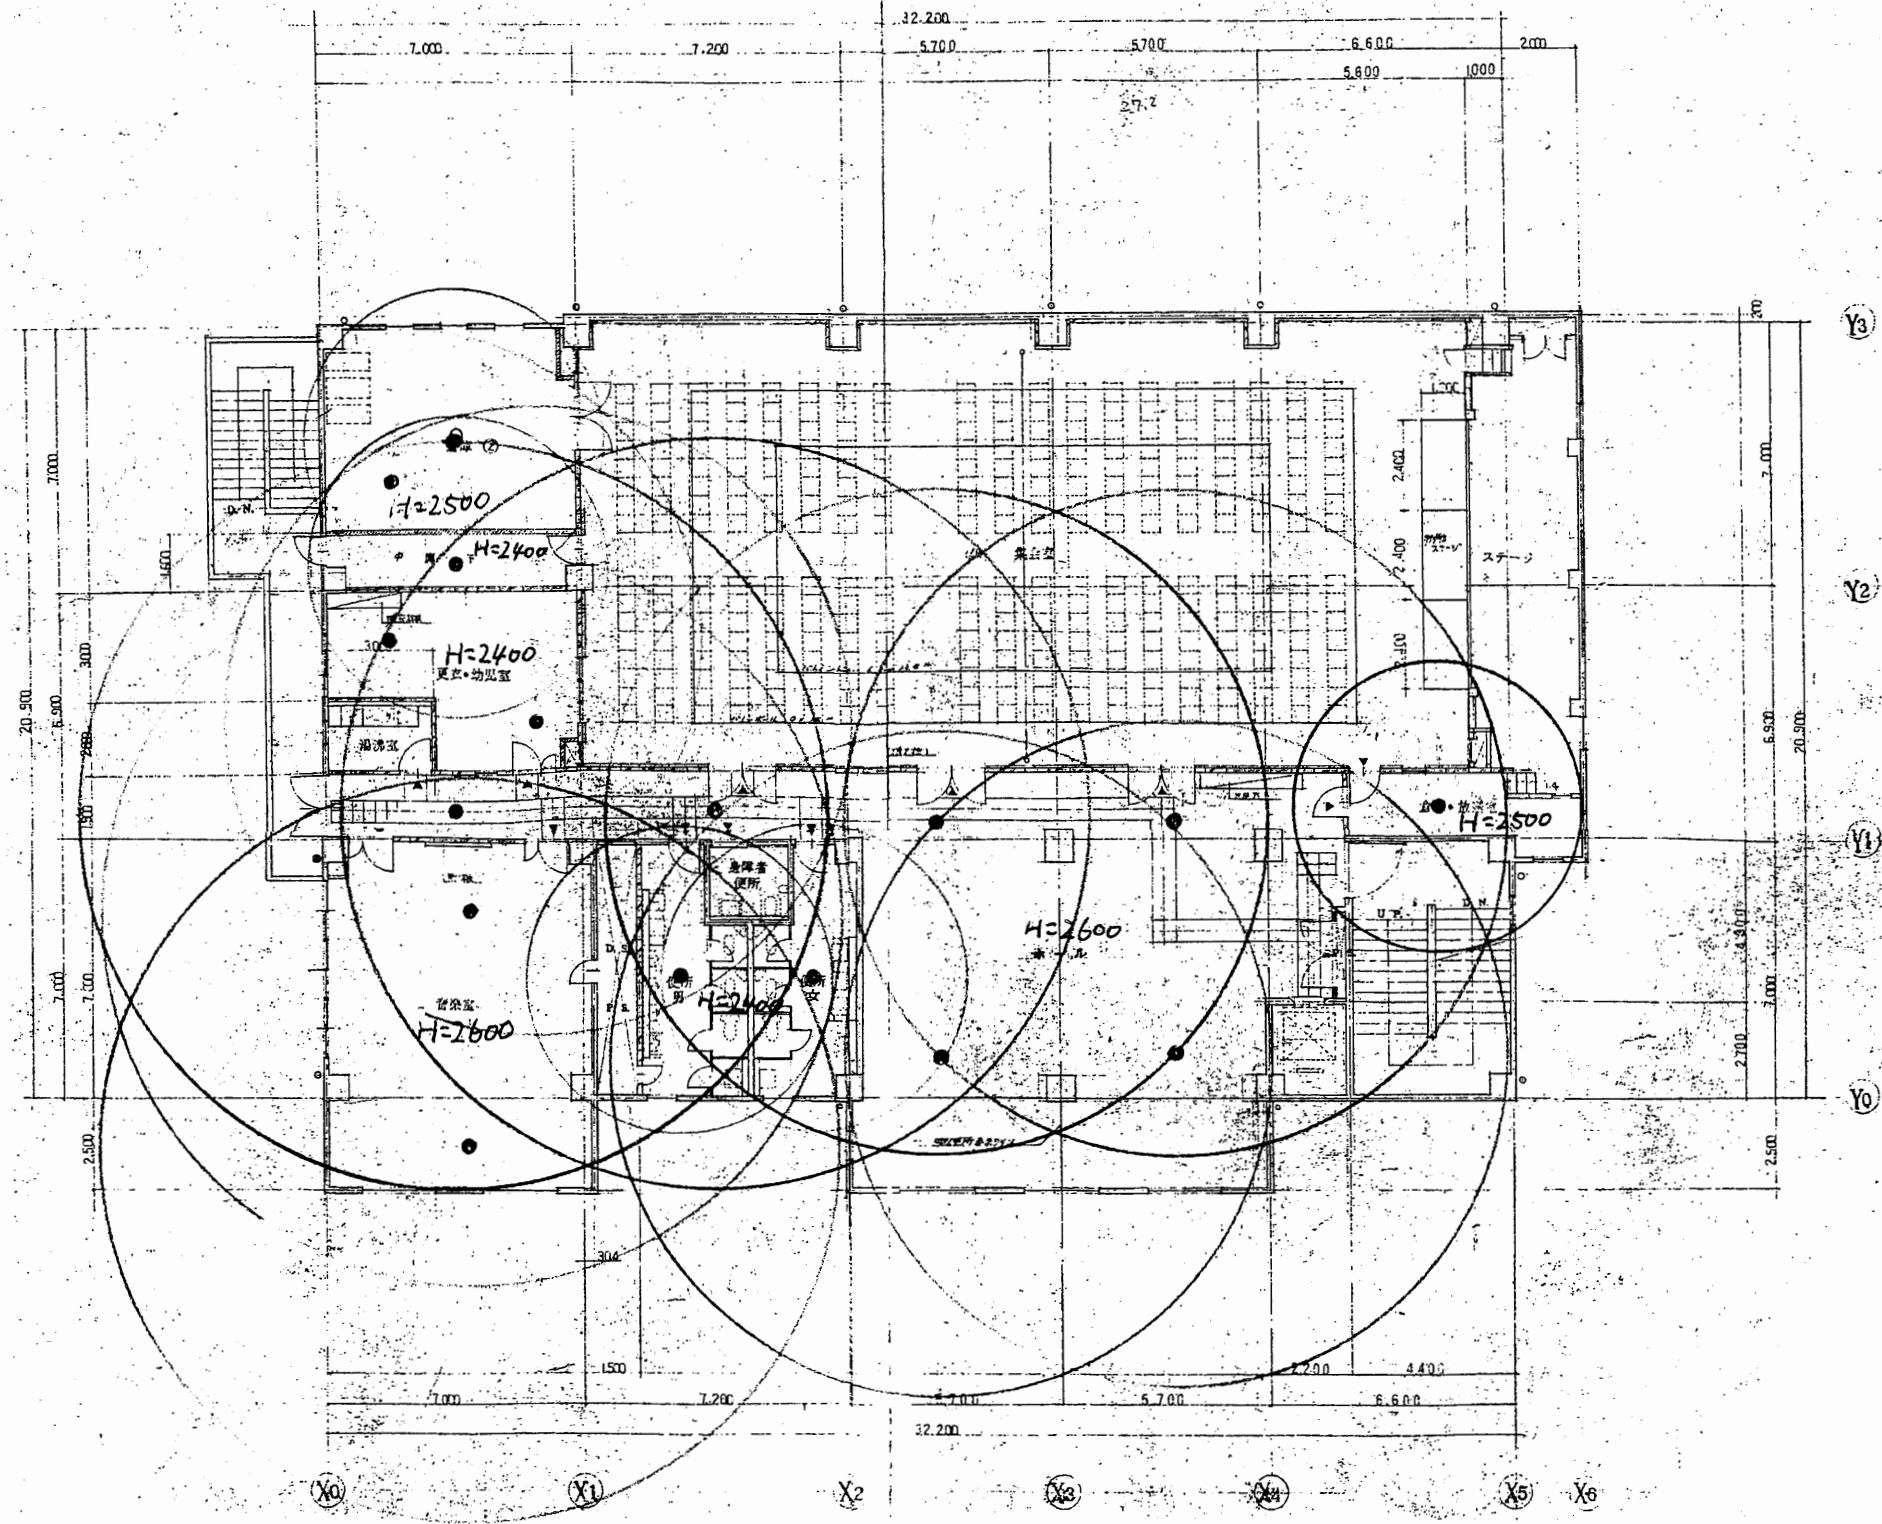


北下浦行政C

工事名	追浜行政センターほか9か所建築基準法第12条定期点検業務委託		設計者資格 氏名	級建築士登録第 号		課長	主査等	担当者	横須賀市 財政部 FM推進課
図面名称	3階非常照明	図番	縮尺	S 1:200	作図	平成 年 月 日			

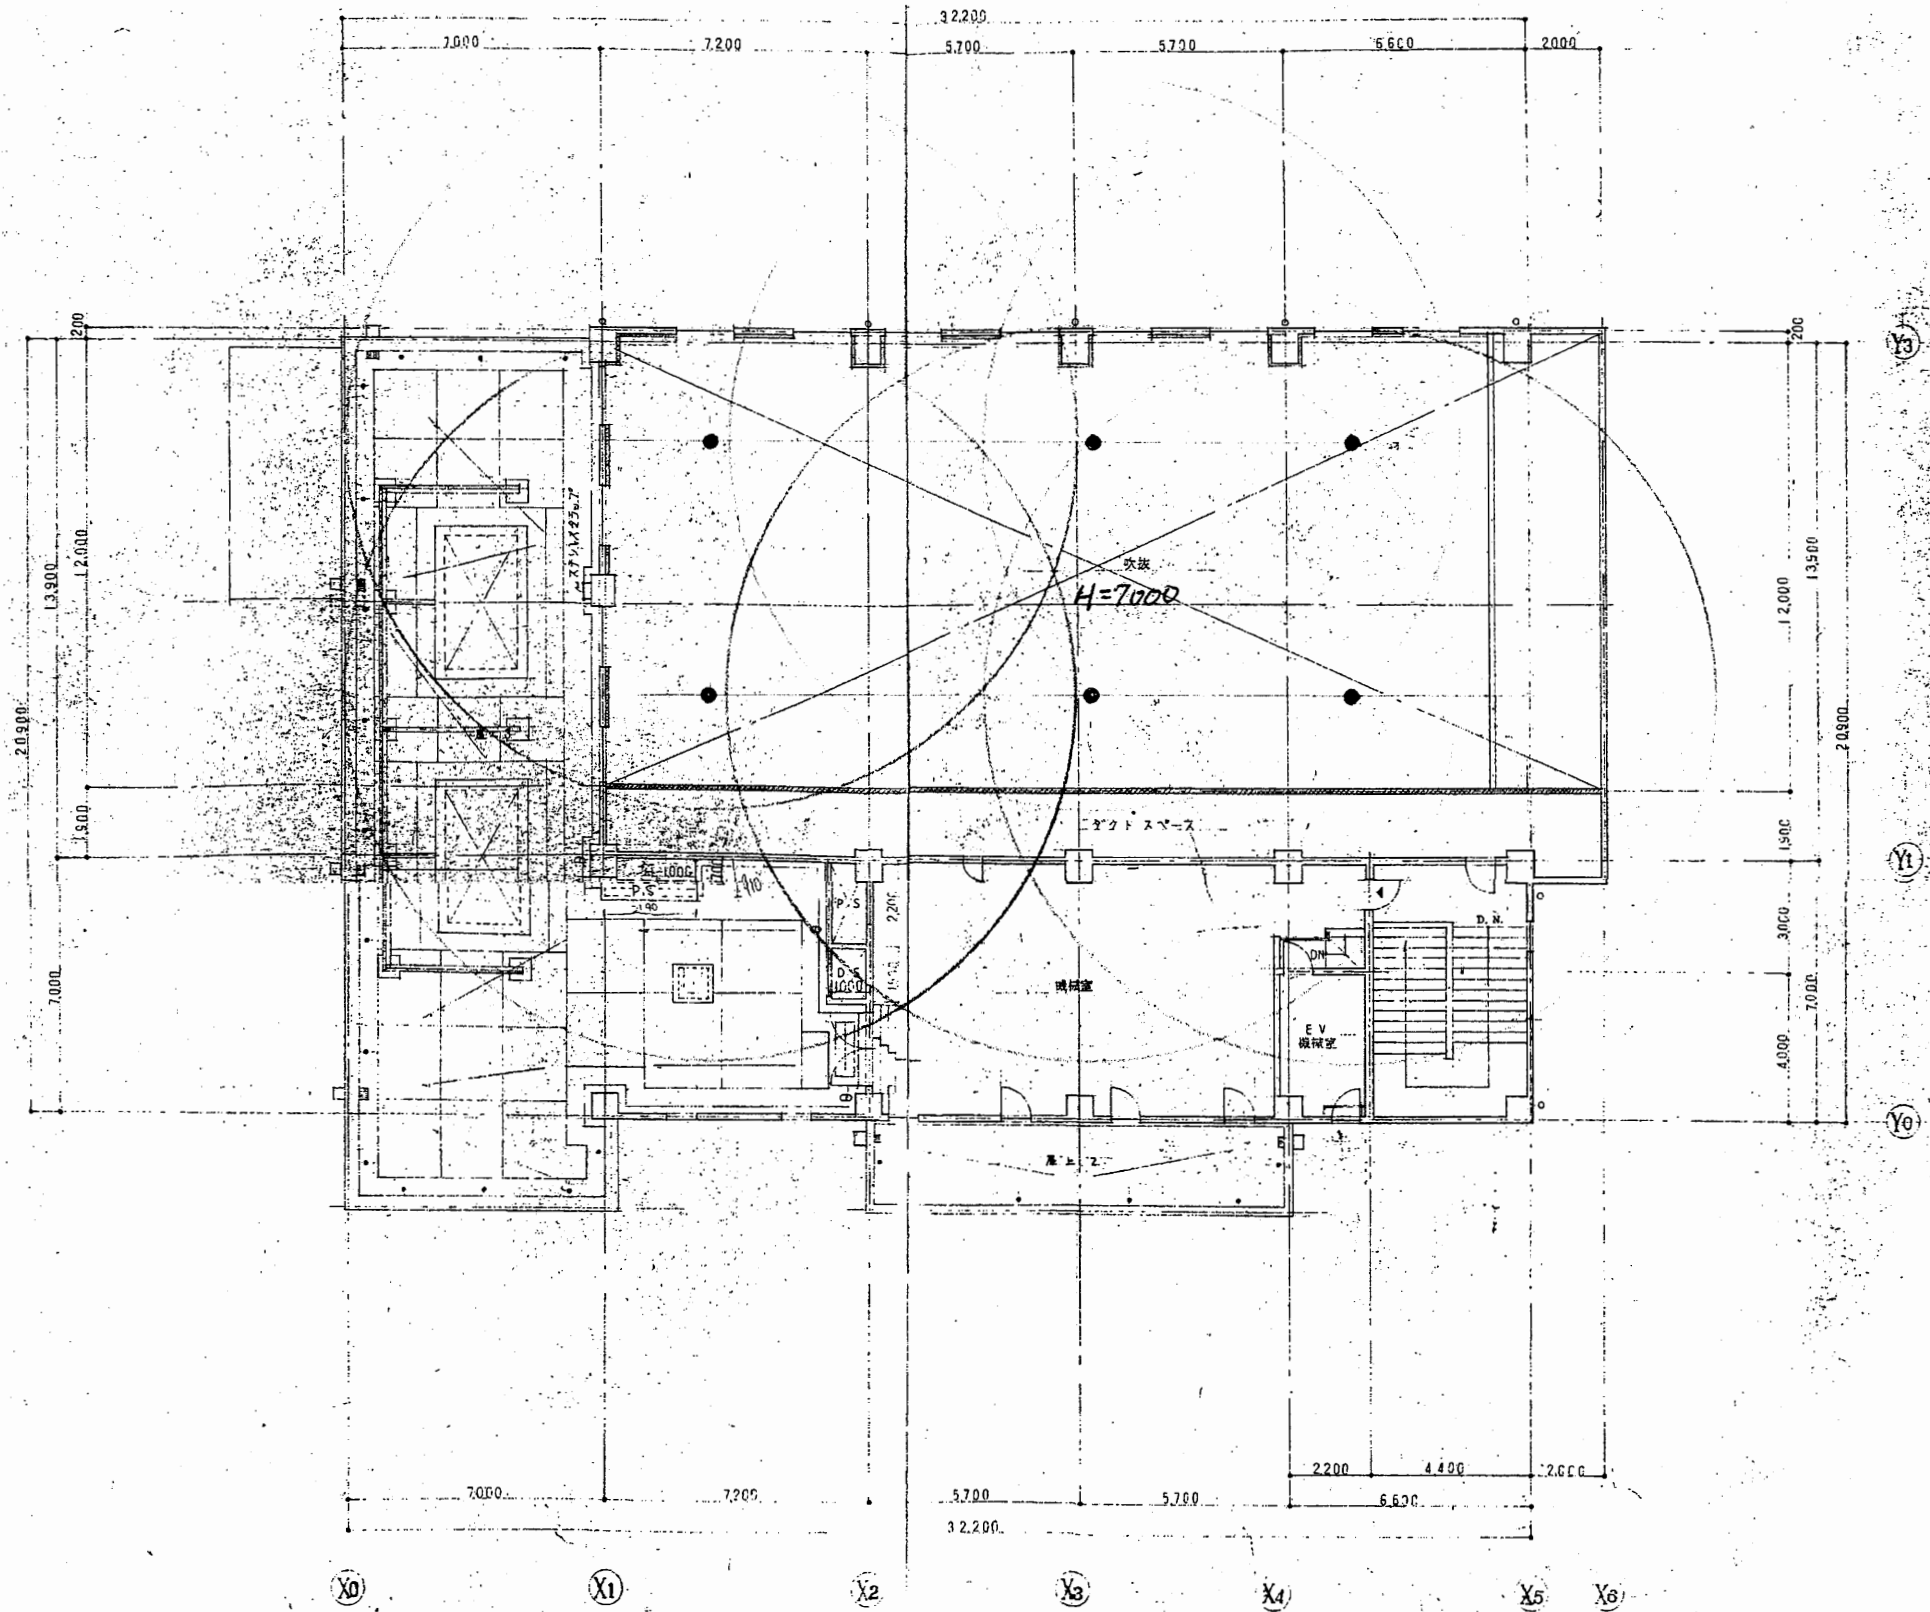

北下浦行政C


工事名	追浜行政センターほか9か所建築基準法第12条定期点検業務委託		設計者資格 氏名	級建築士登録第 号		課長	主査等	担当者	横須賀市 財政部 FM推進課
図面名称	4階非常照明	図番	縮尺	S 1:200	作図	平成 年 月 日			

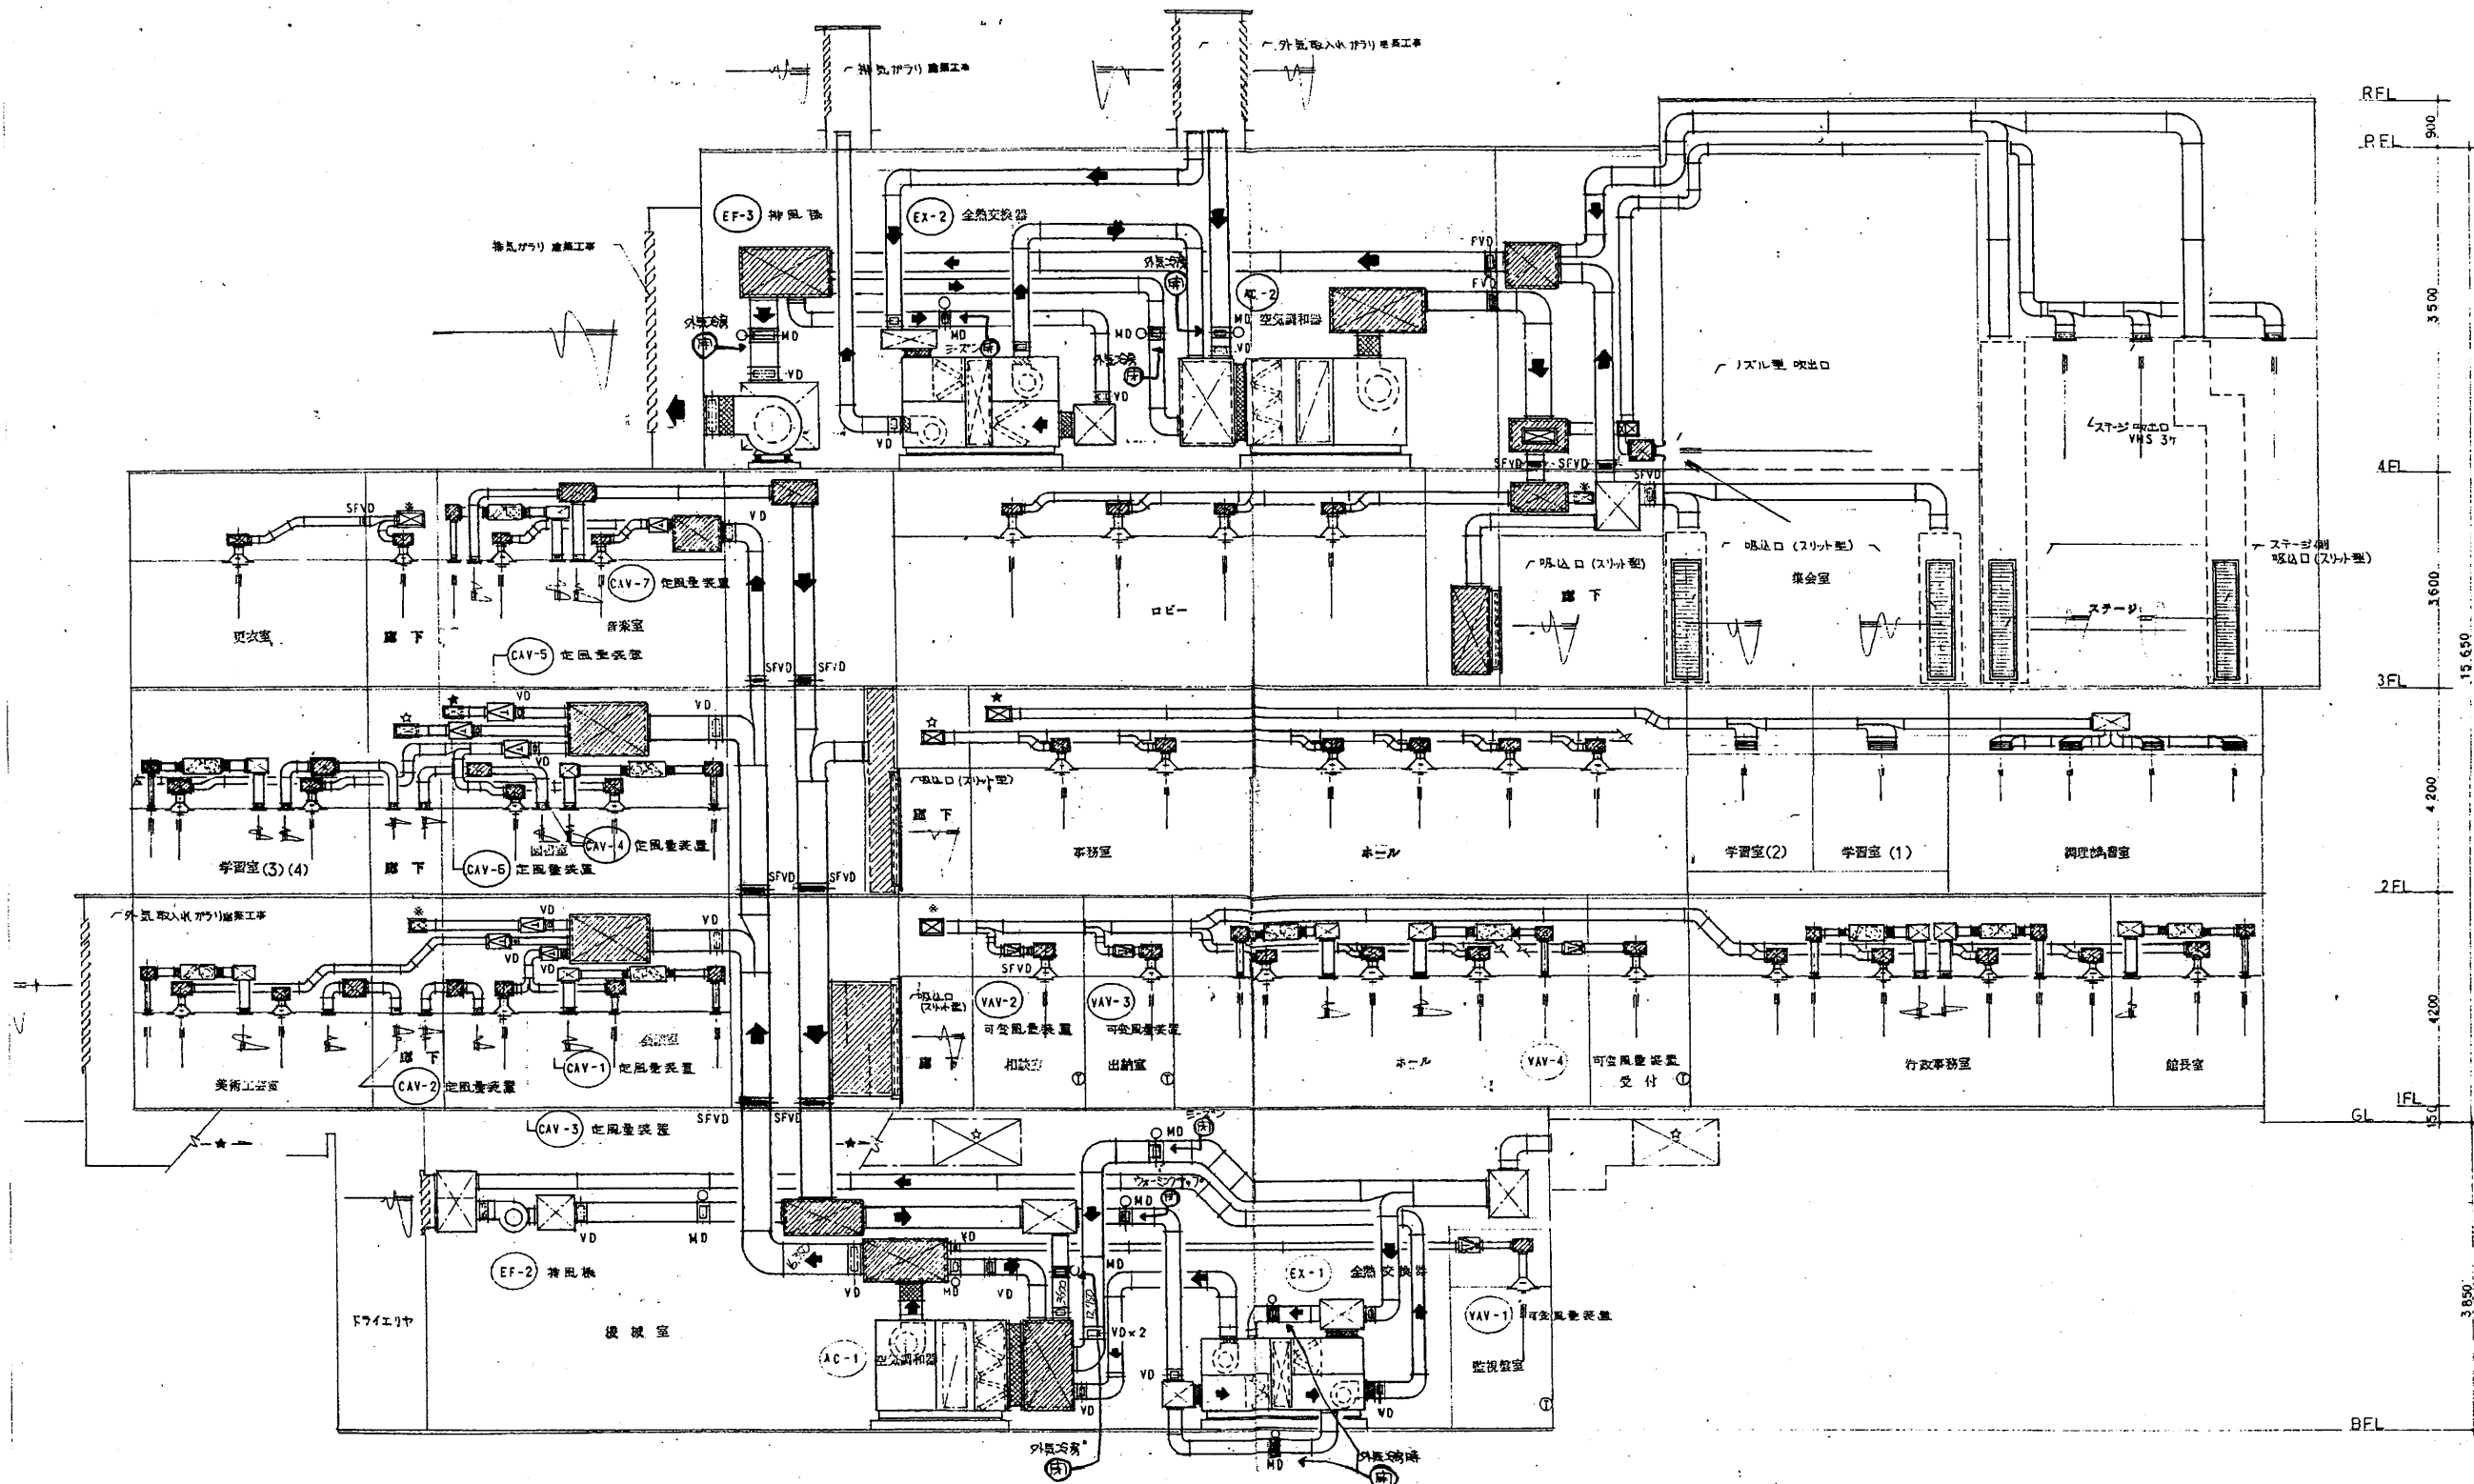

空調ダクト系統図

北下浦行政C


工事名	追浜行政センターほか9か所建築基準法第12条定期点検業務委託		設計者資格 氏名	級建築士登録第 号		課長	主査等	担当者	横須賀市 財政部 FM推進課
図面名称	給排水・ダクト設備図	図番	縮尺	作図	平成 年 月 日				

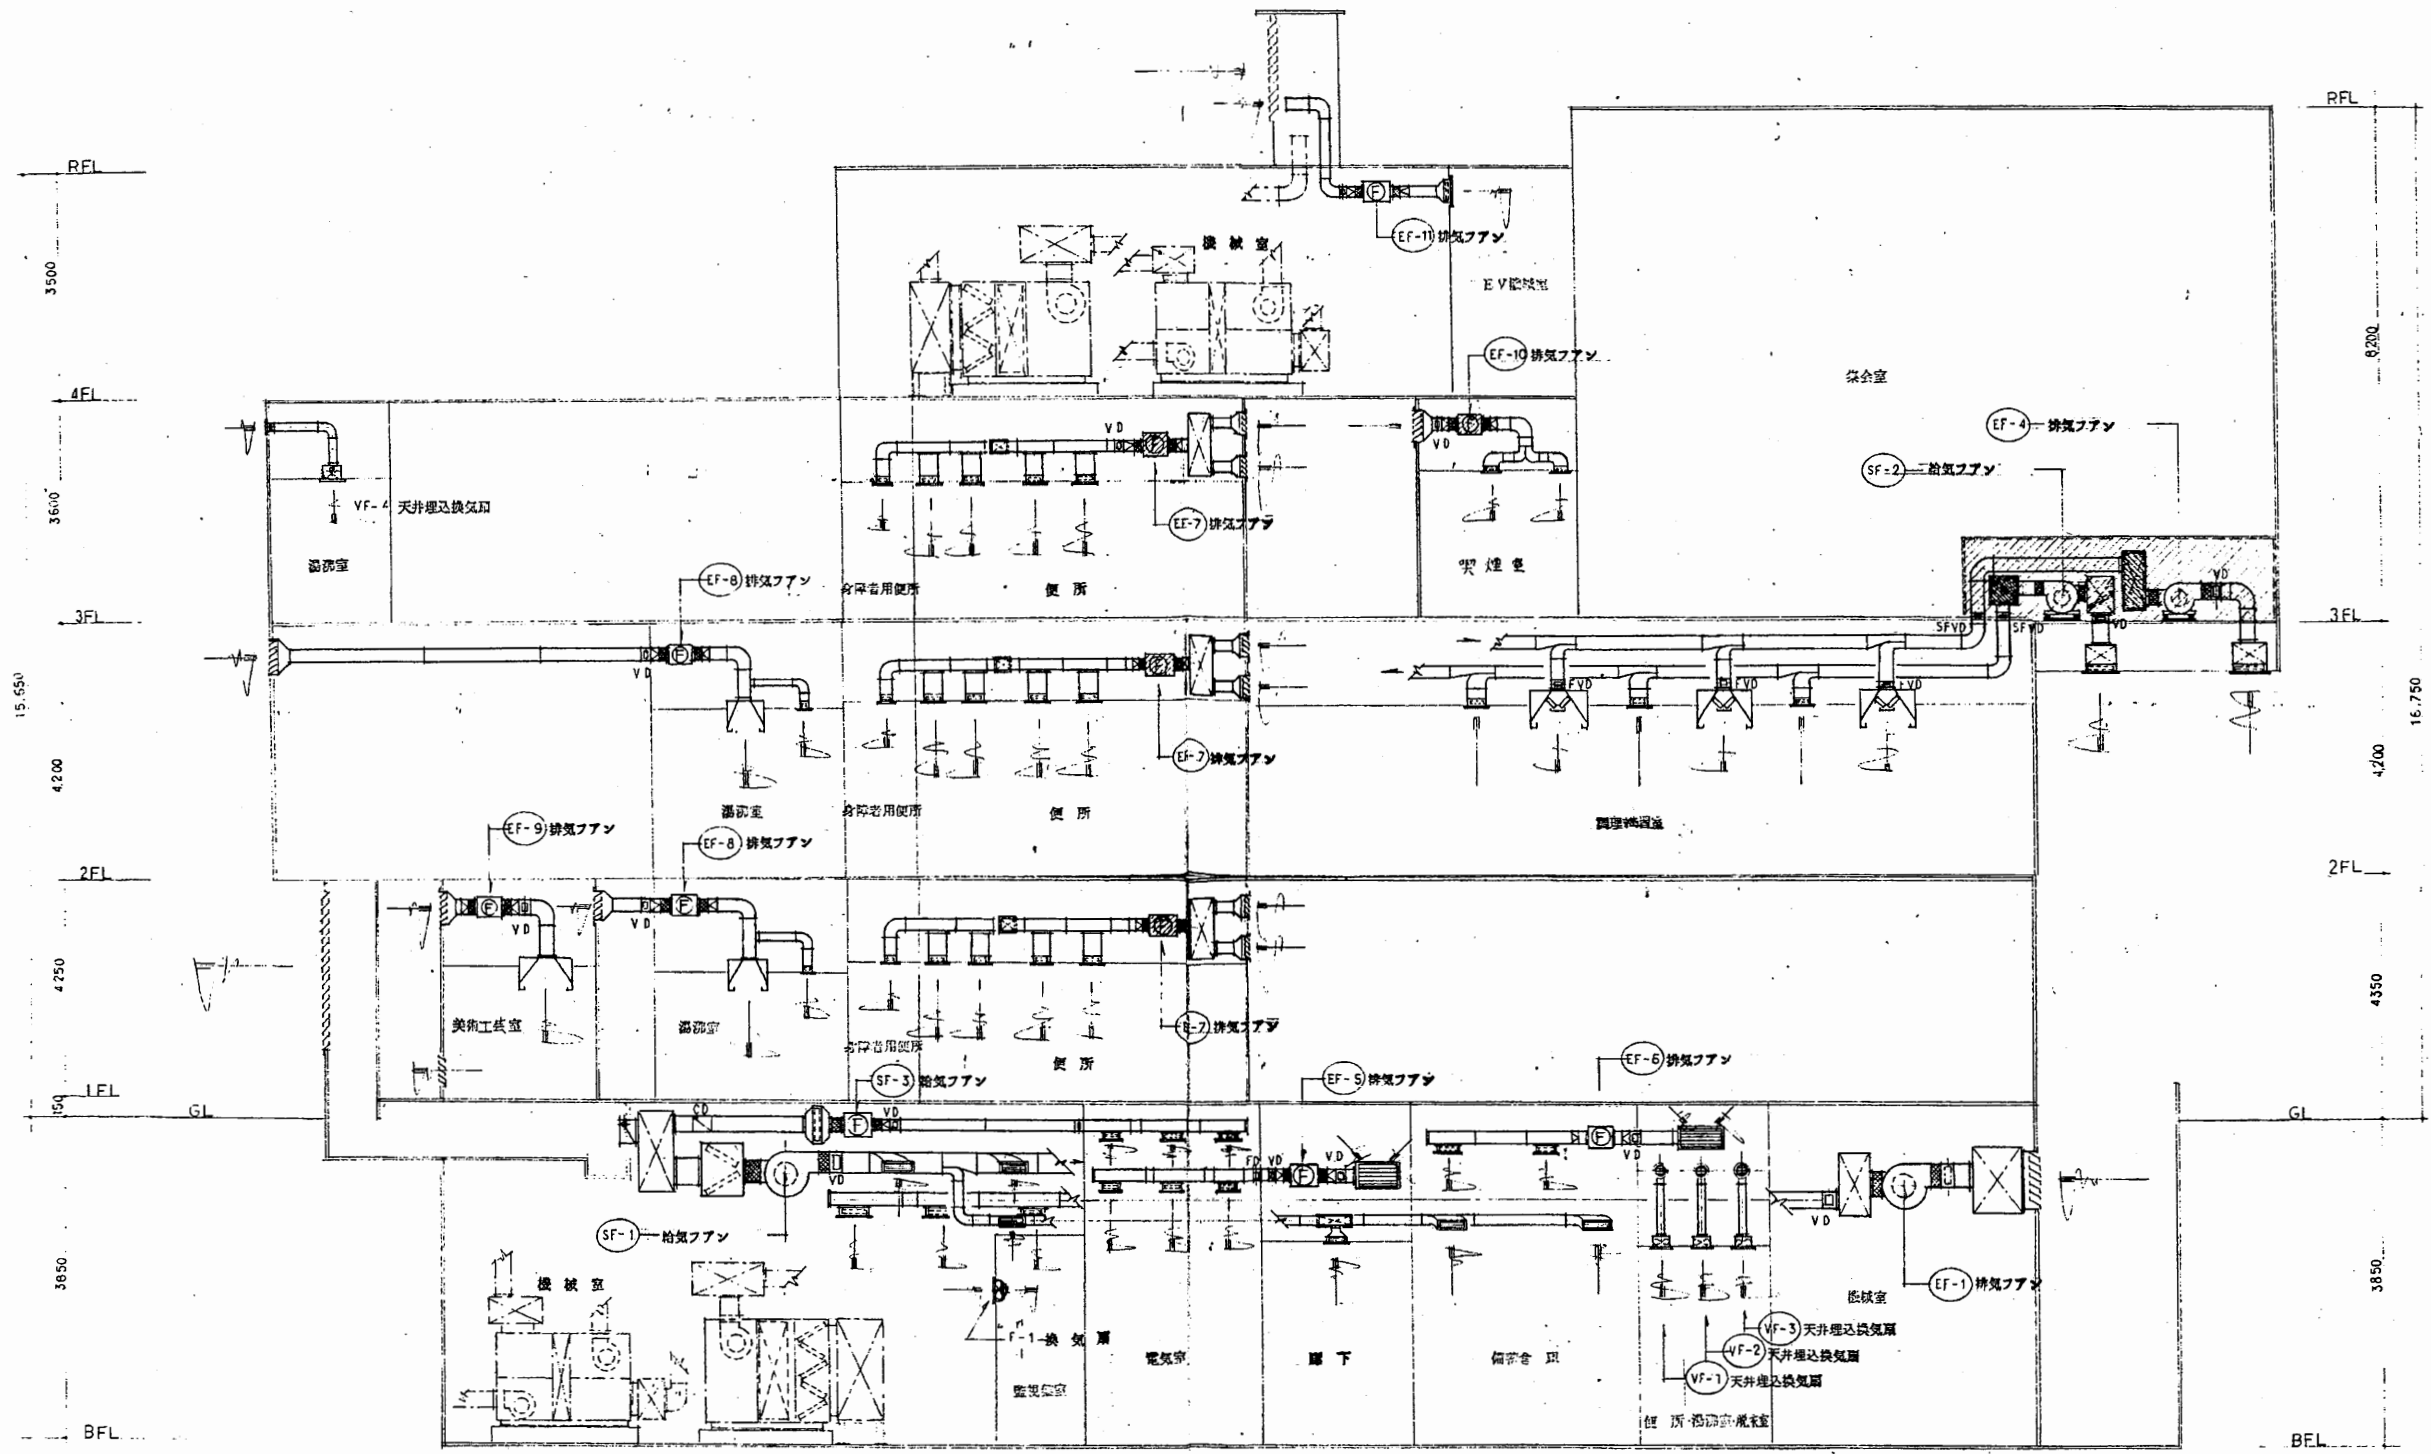

換気ダクト系統図


北下浦行政C

工事名	追浜行政センターほか9か所建築基準法第12条定期点検業務委託		設計者資格 氏名	級建築士登録第 _____ 号		課長	主査等	担当者	横須賀市 財政部 FM推進課
図面名称	給排水・ダクト設備図	図番	縮尺	S 1:200	作図	平成	年	月	

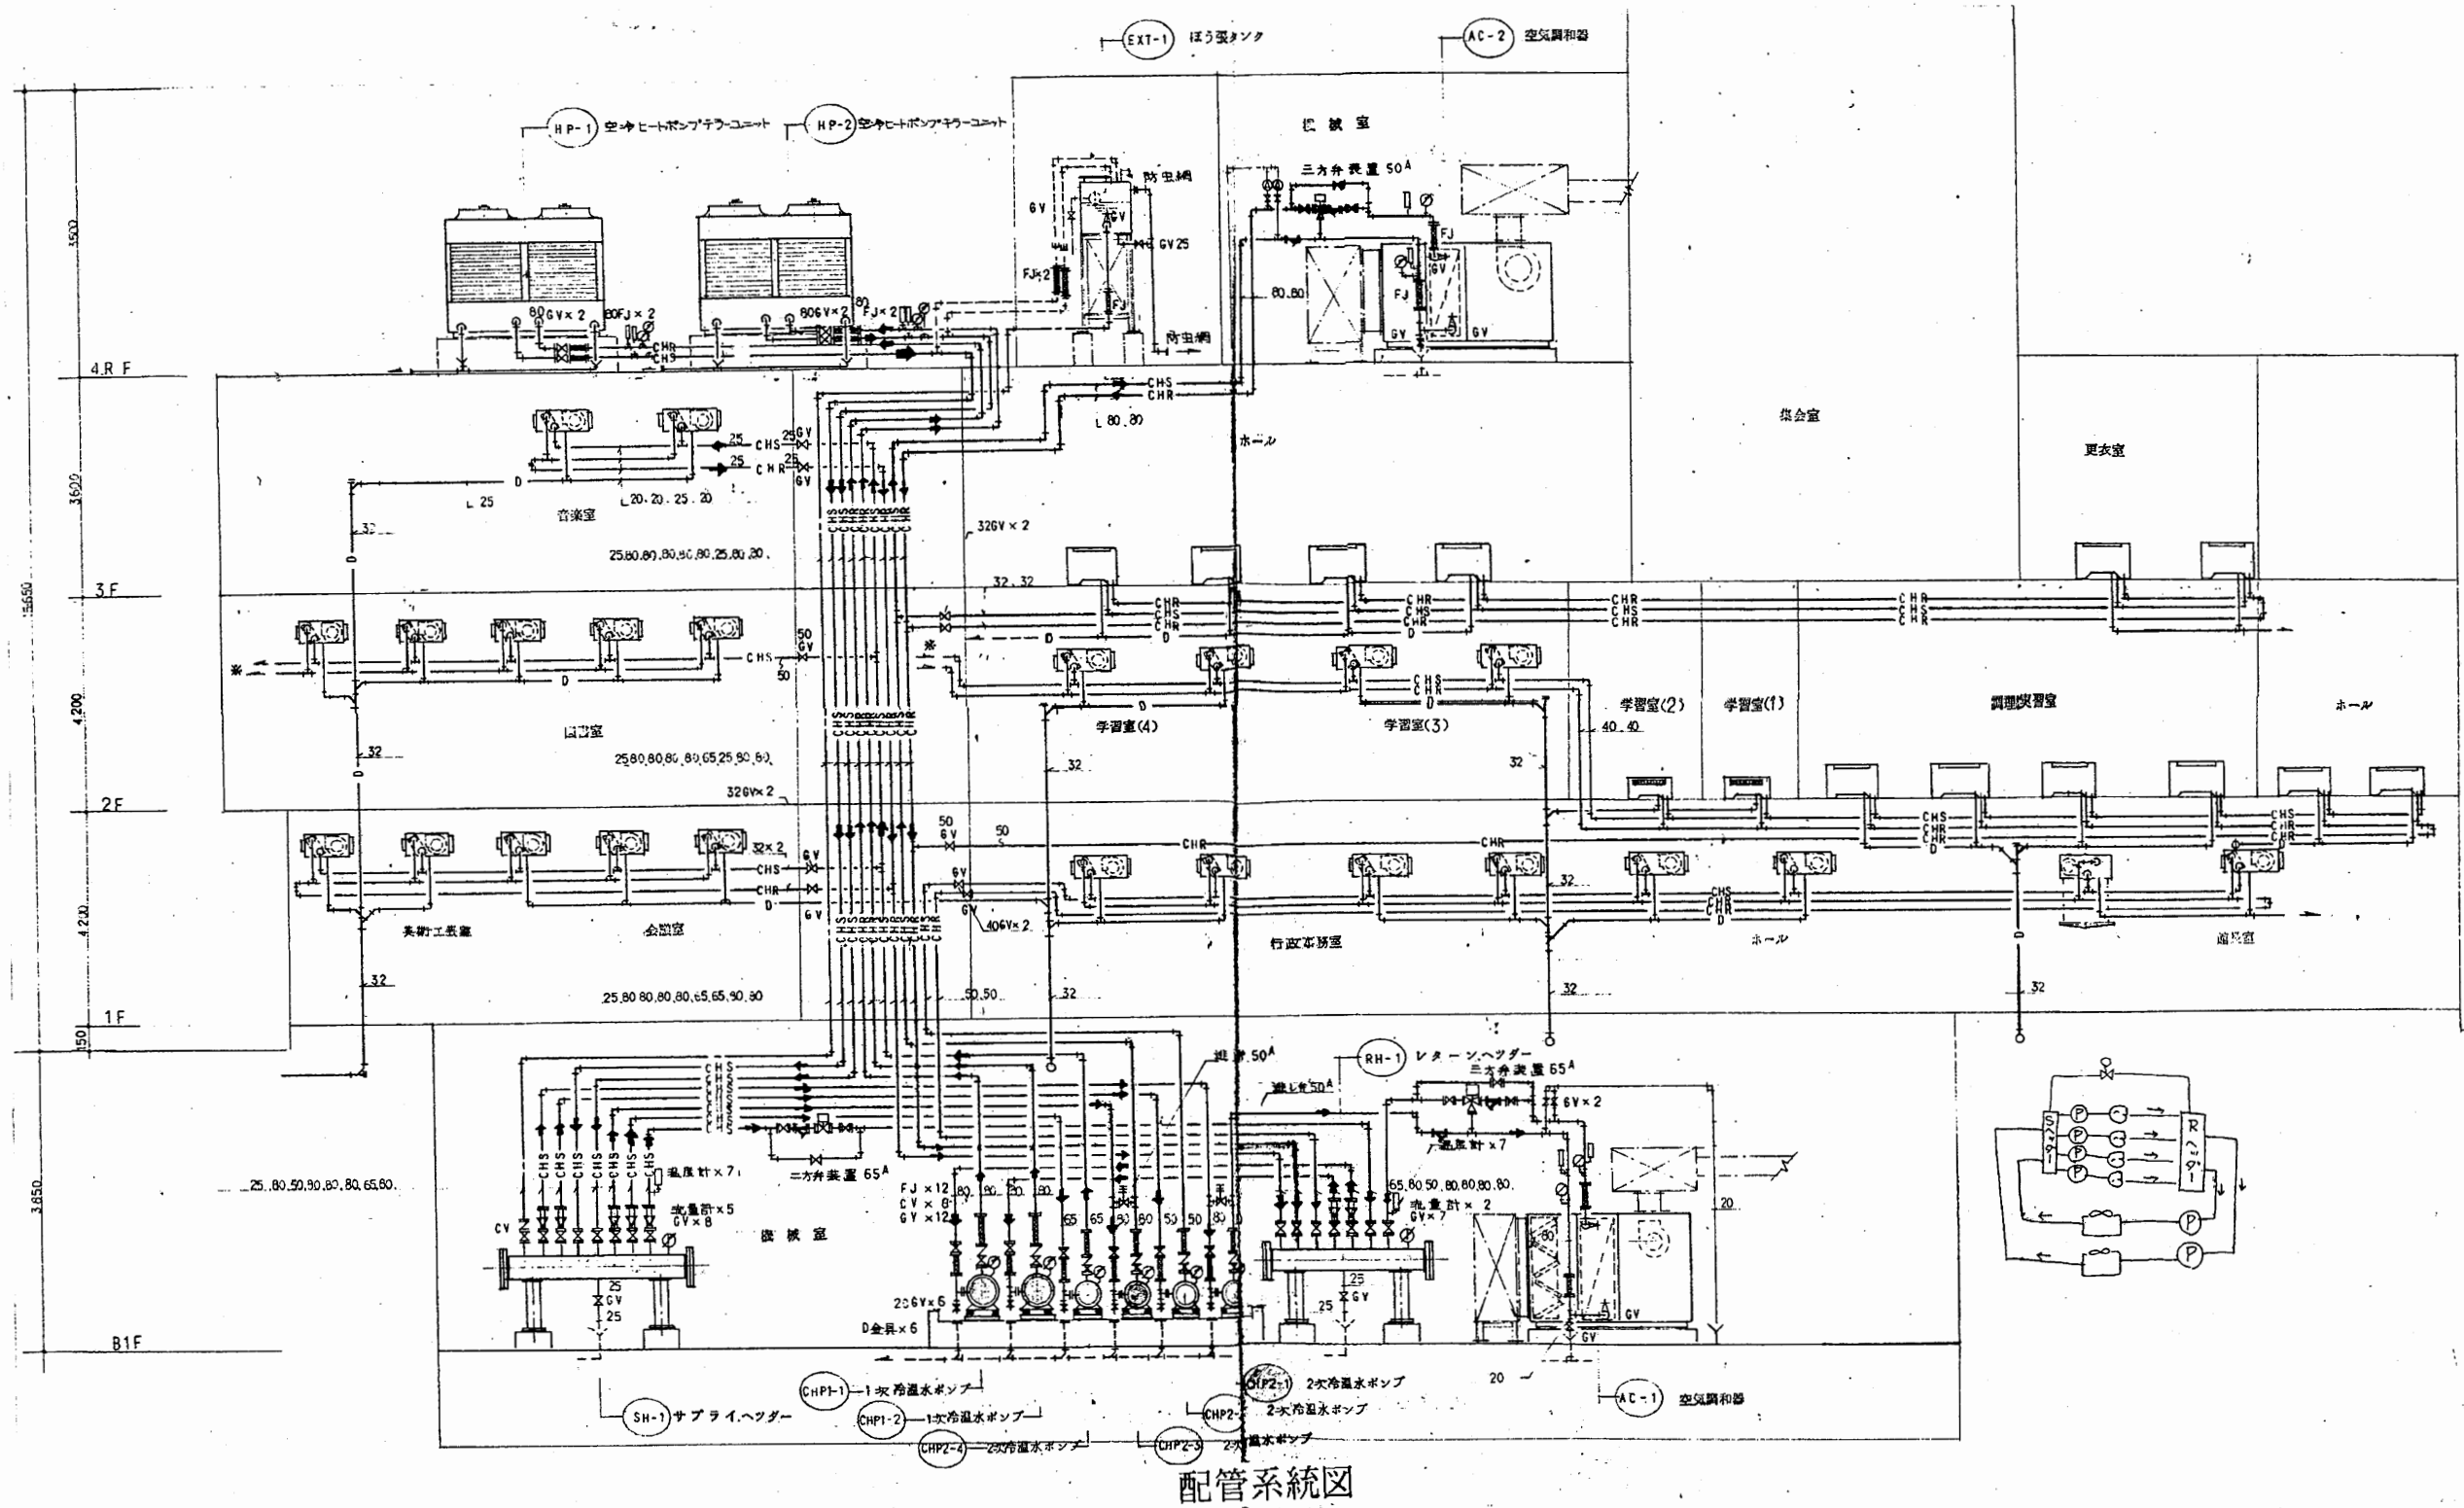


北下浦行政C

工事名	追浜行政センターほか9か所建築基準法第12条定期点検業務委託		設計者資格 氏名	級建築士登録第	号	課長	主査等	担当者	横須賀市 財政部 FM推進課
図面名称	給排水・ダクト設備図	図番	縮尺	作図	平成	年	月	日	

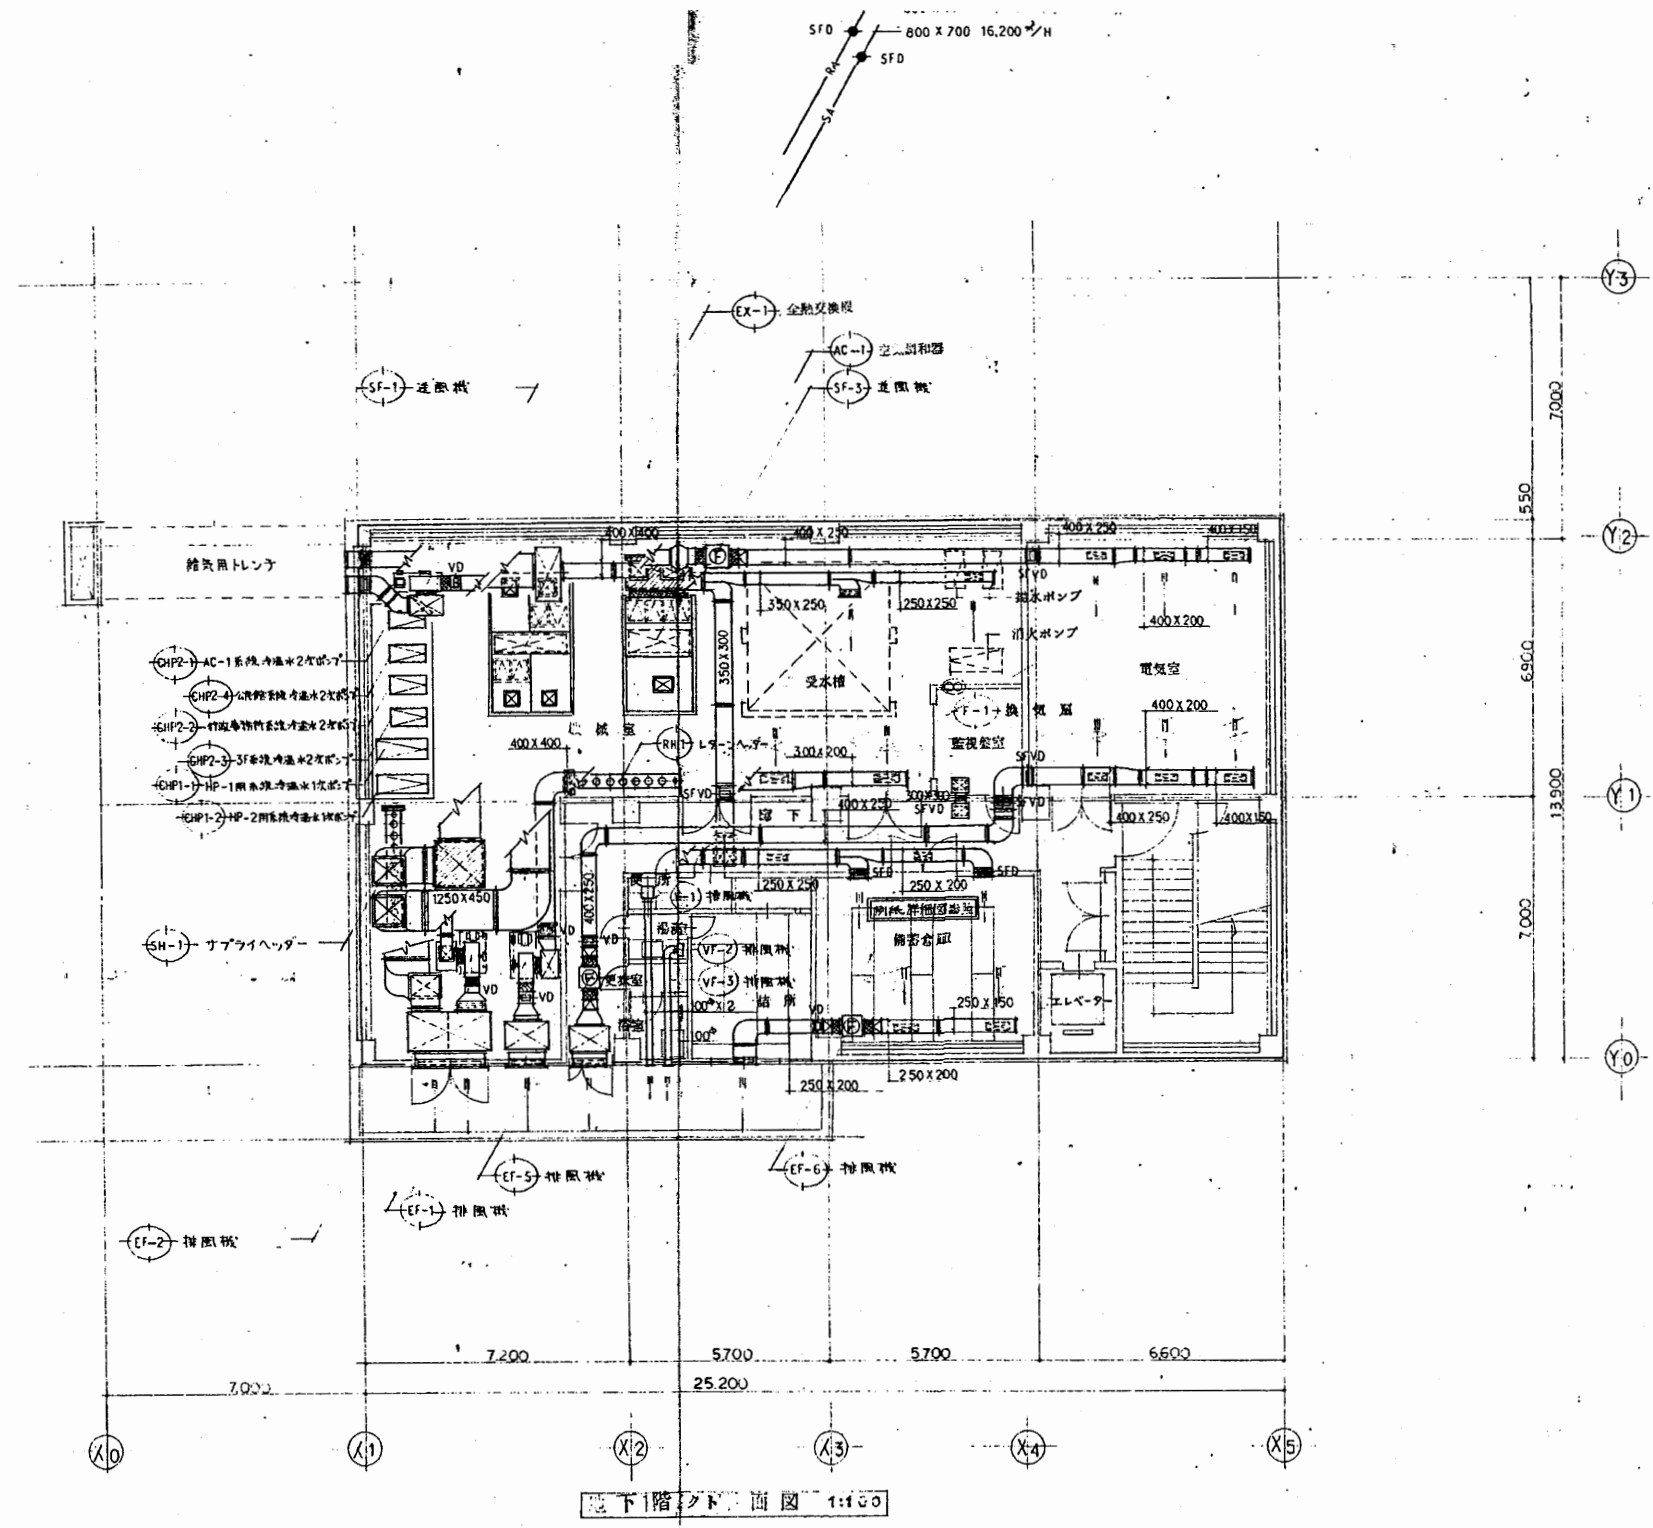

北下浦行政C

工事名	追浜行政センターほか9か所建築基準法第12条定期点検業務委託		設計者資格 氏名	級建築士登録第 号		課長	主査等	担当者	横須賀市 財政部 FM推進課
図面名称	給排水・ダクト設備図	図番	縮尺	S 1:200	作図	平成 年 月 日			

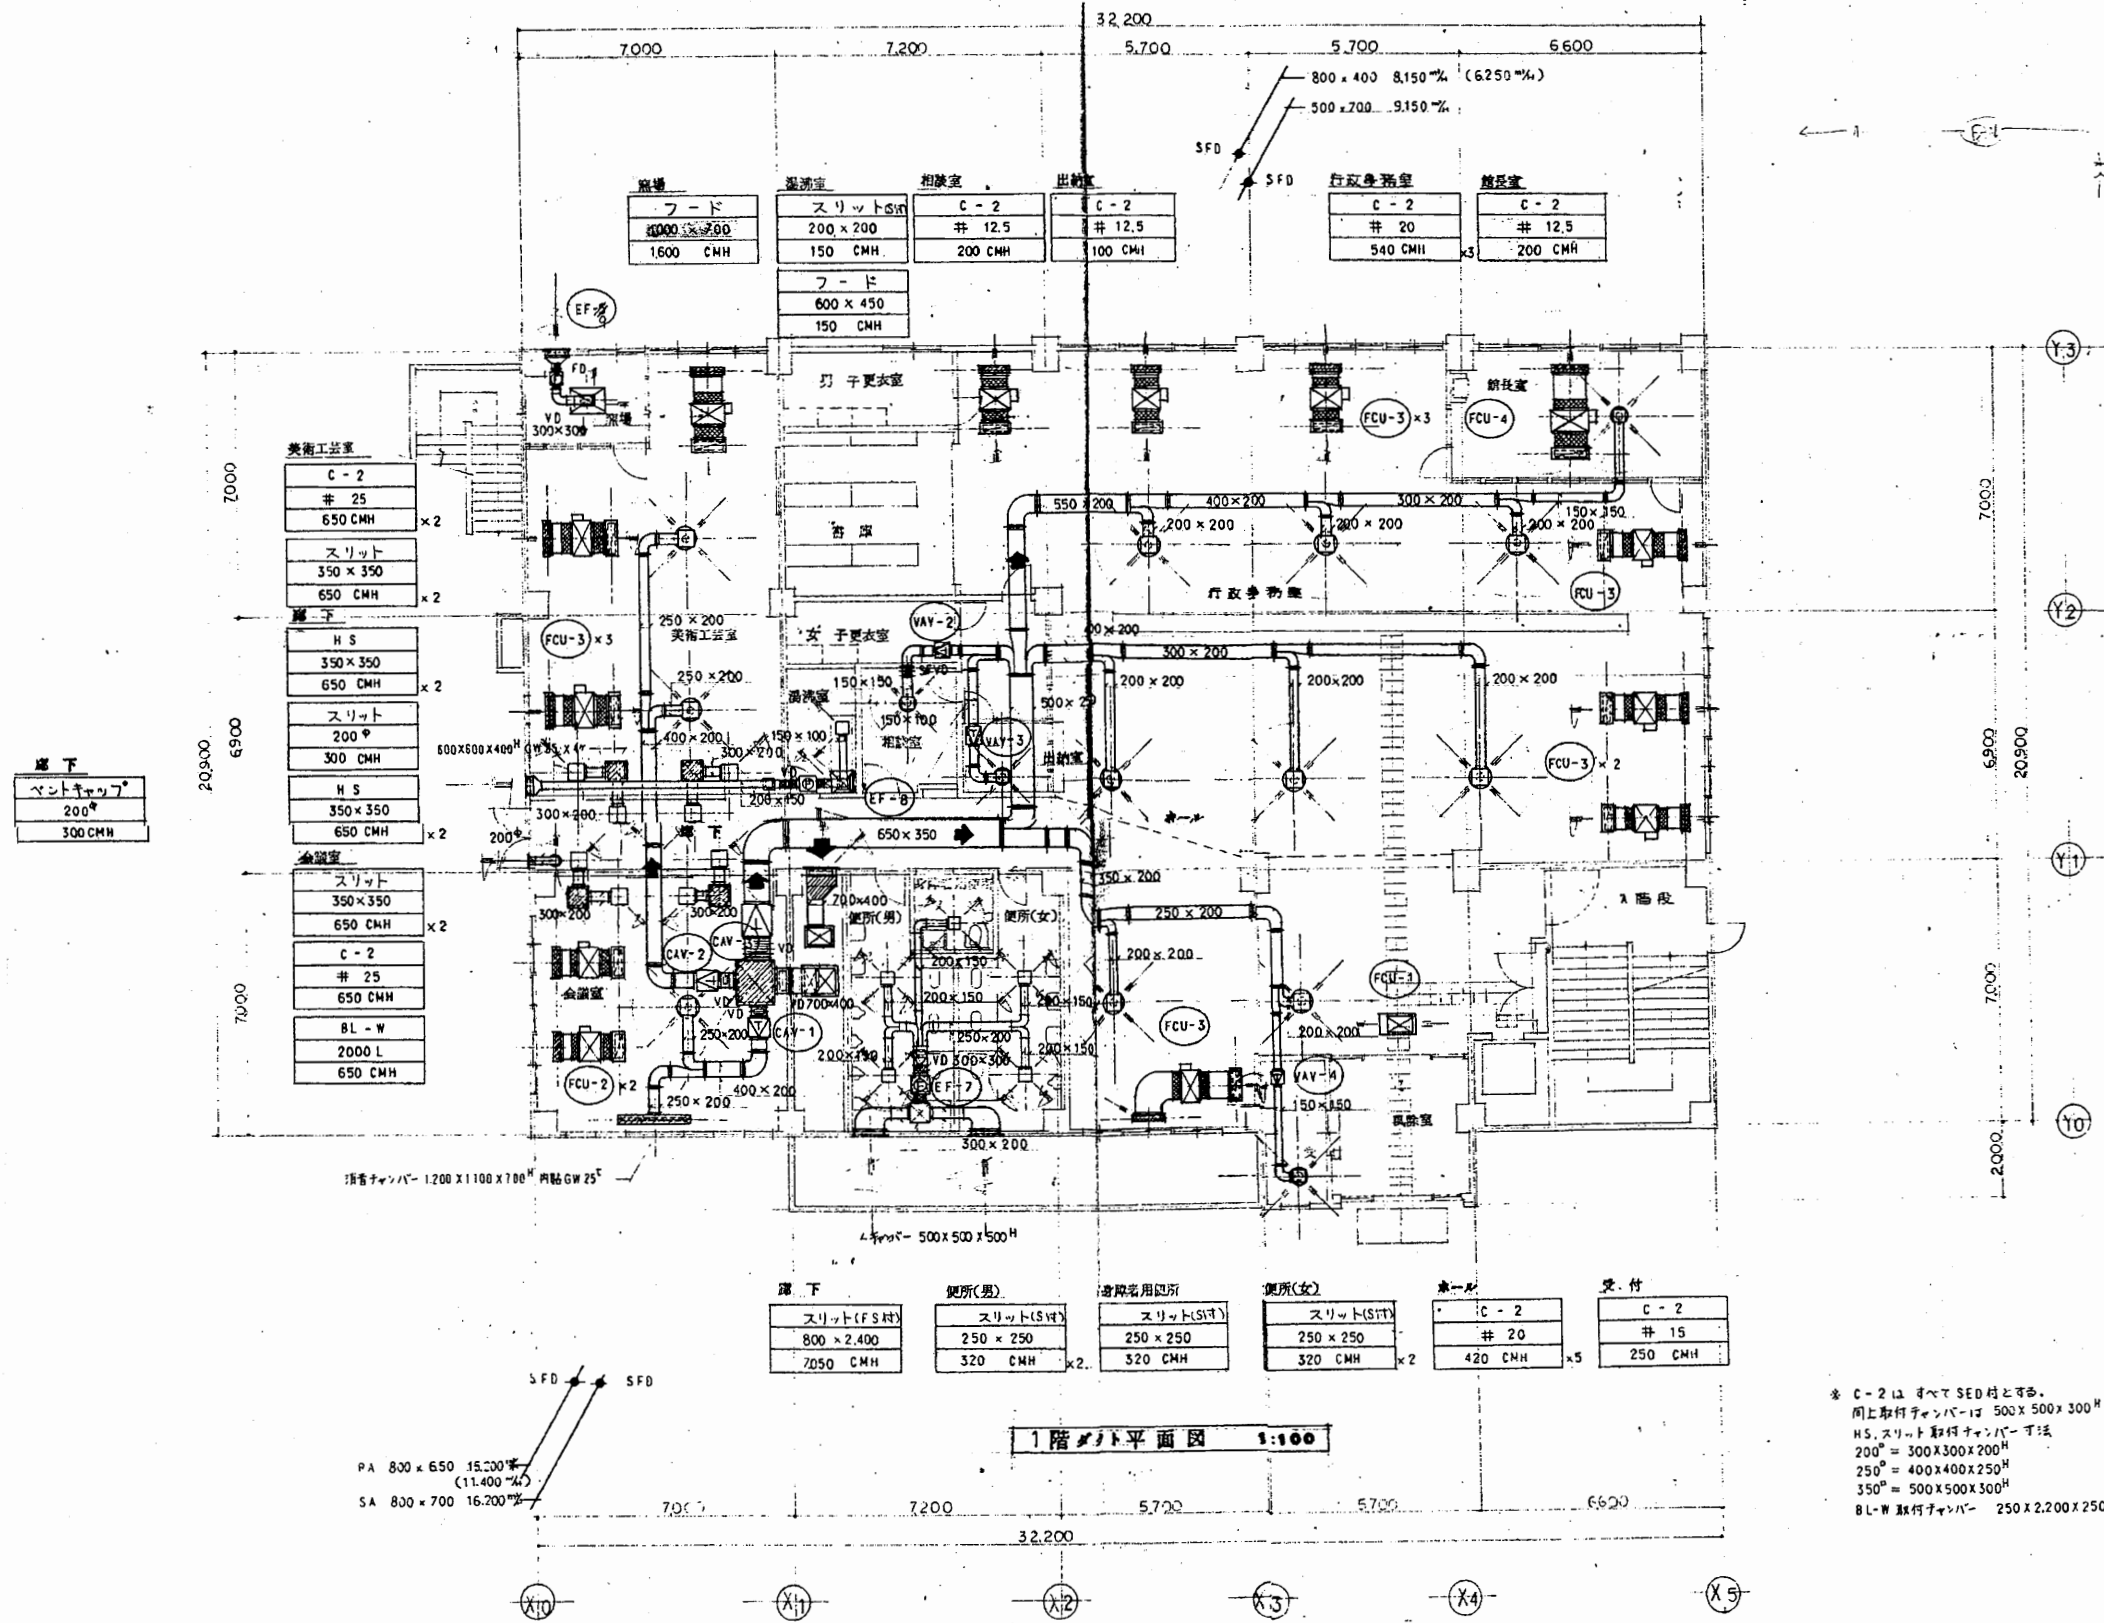


廊下	便所(男)	遊樂室用図書	便所(女)	車庫	受付
スリット(FS付)	スリット(SV付)	スリット(SV付)	スリット(SV付)	C-2	C-2
800 x 2,400	250 x 250	250 x 250	250 x 250	# 20	# 15
7050 CMH	320 CMH x 2	320 CMH	320 CMH x 2	420 CMH x 5	250 CMH


1階フロア平面図 1:100

* C-2はすべてSED付とする。
 同上取付チャムバーは 500 x 500 x 300^H 消音内貼²⁵
 H.S.スリット取付チャムバー寸法
 200^H = 300 x 300 x 200^H
 250^H = 400 x 400 x 250^H
 350^H = 500 x 500 x 300^H
 BL-W取付チャムバー 250 x 2,200 x 250^H

工事名	追浜行政センターほか9か所建築基準法第12条定期点検業務委託		設計者資格 氏名	級建築士登録第 号		課長	主査等	担当者	横須賀市 財政部 FM推進課
図面名称	給排水・ダクト設備図	図番	縮尺	S 1:200	作図	平成	年	月	

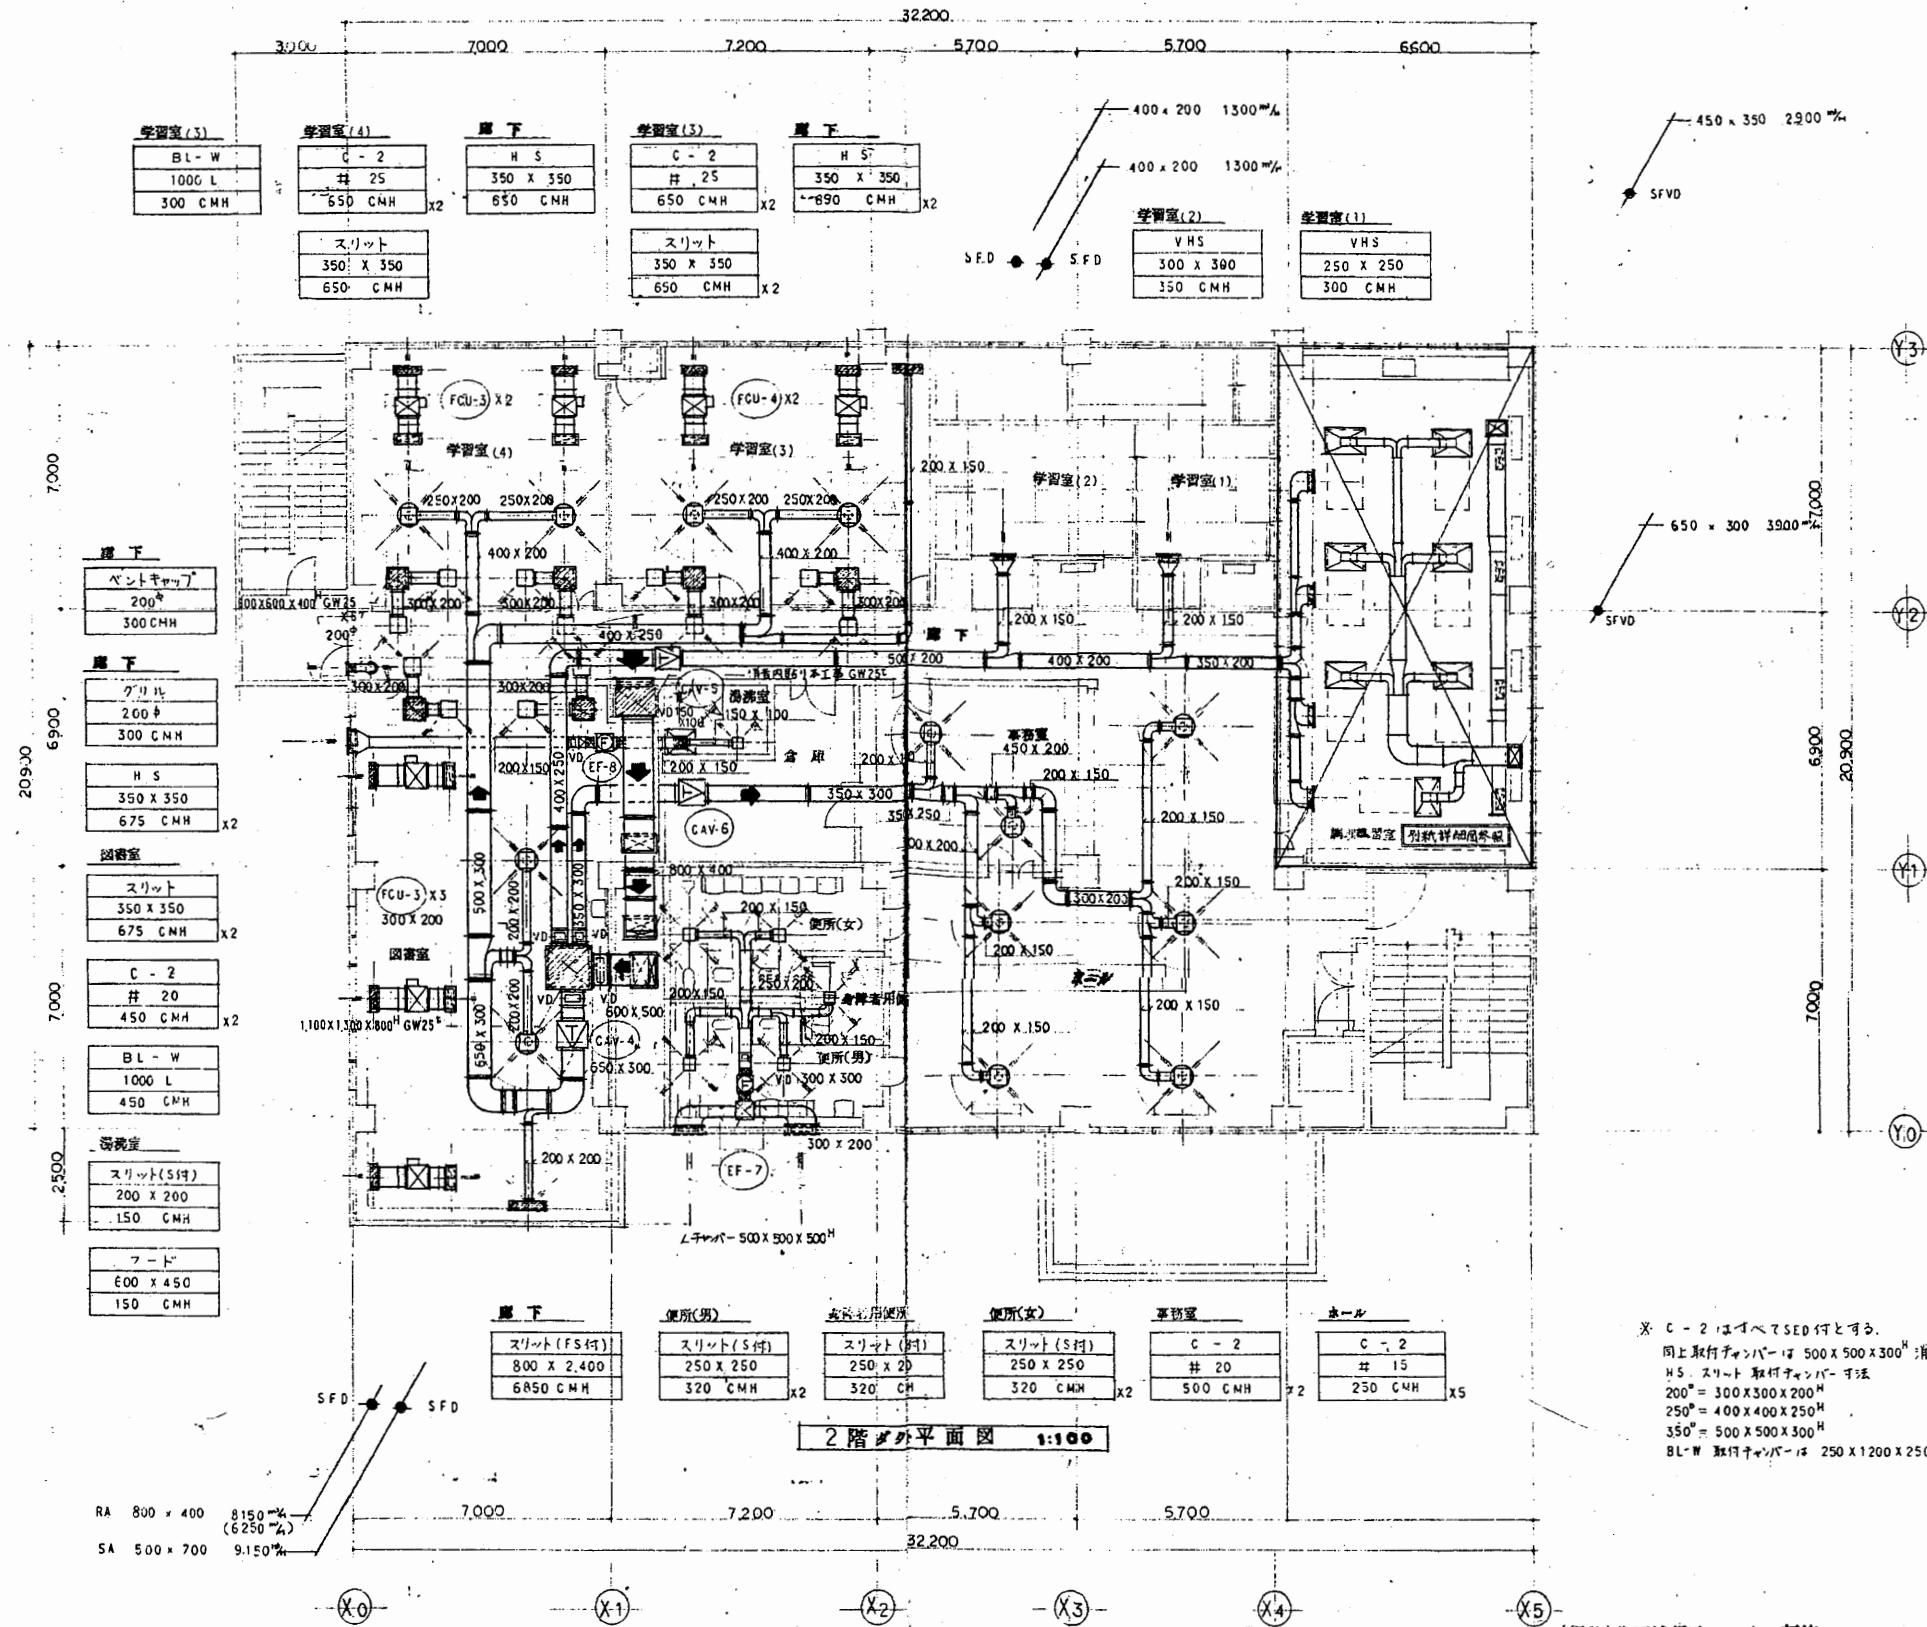


工事名	追浜行政センターほか9か所建築基準法第12条定期点検業務委託		設計者資格 氏名	級建築士登録第 号		課長	主査等	担当者	横須賀市 財政部 FM推進課
図面名称	給排水・ダクト設備図	図番	縮尺	S 1:200	作図	平成 年 月 日			

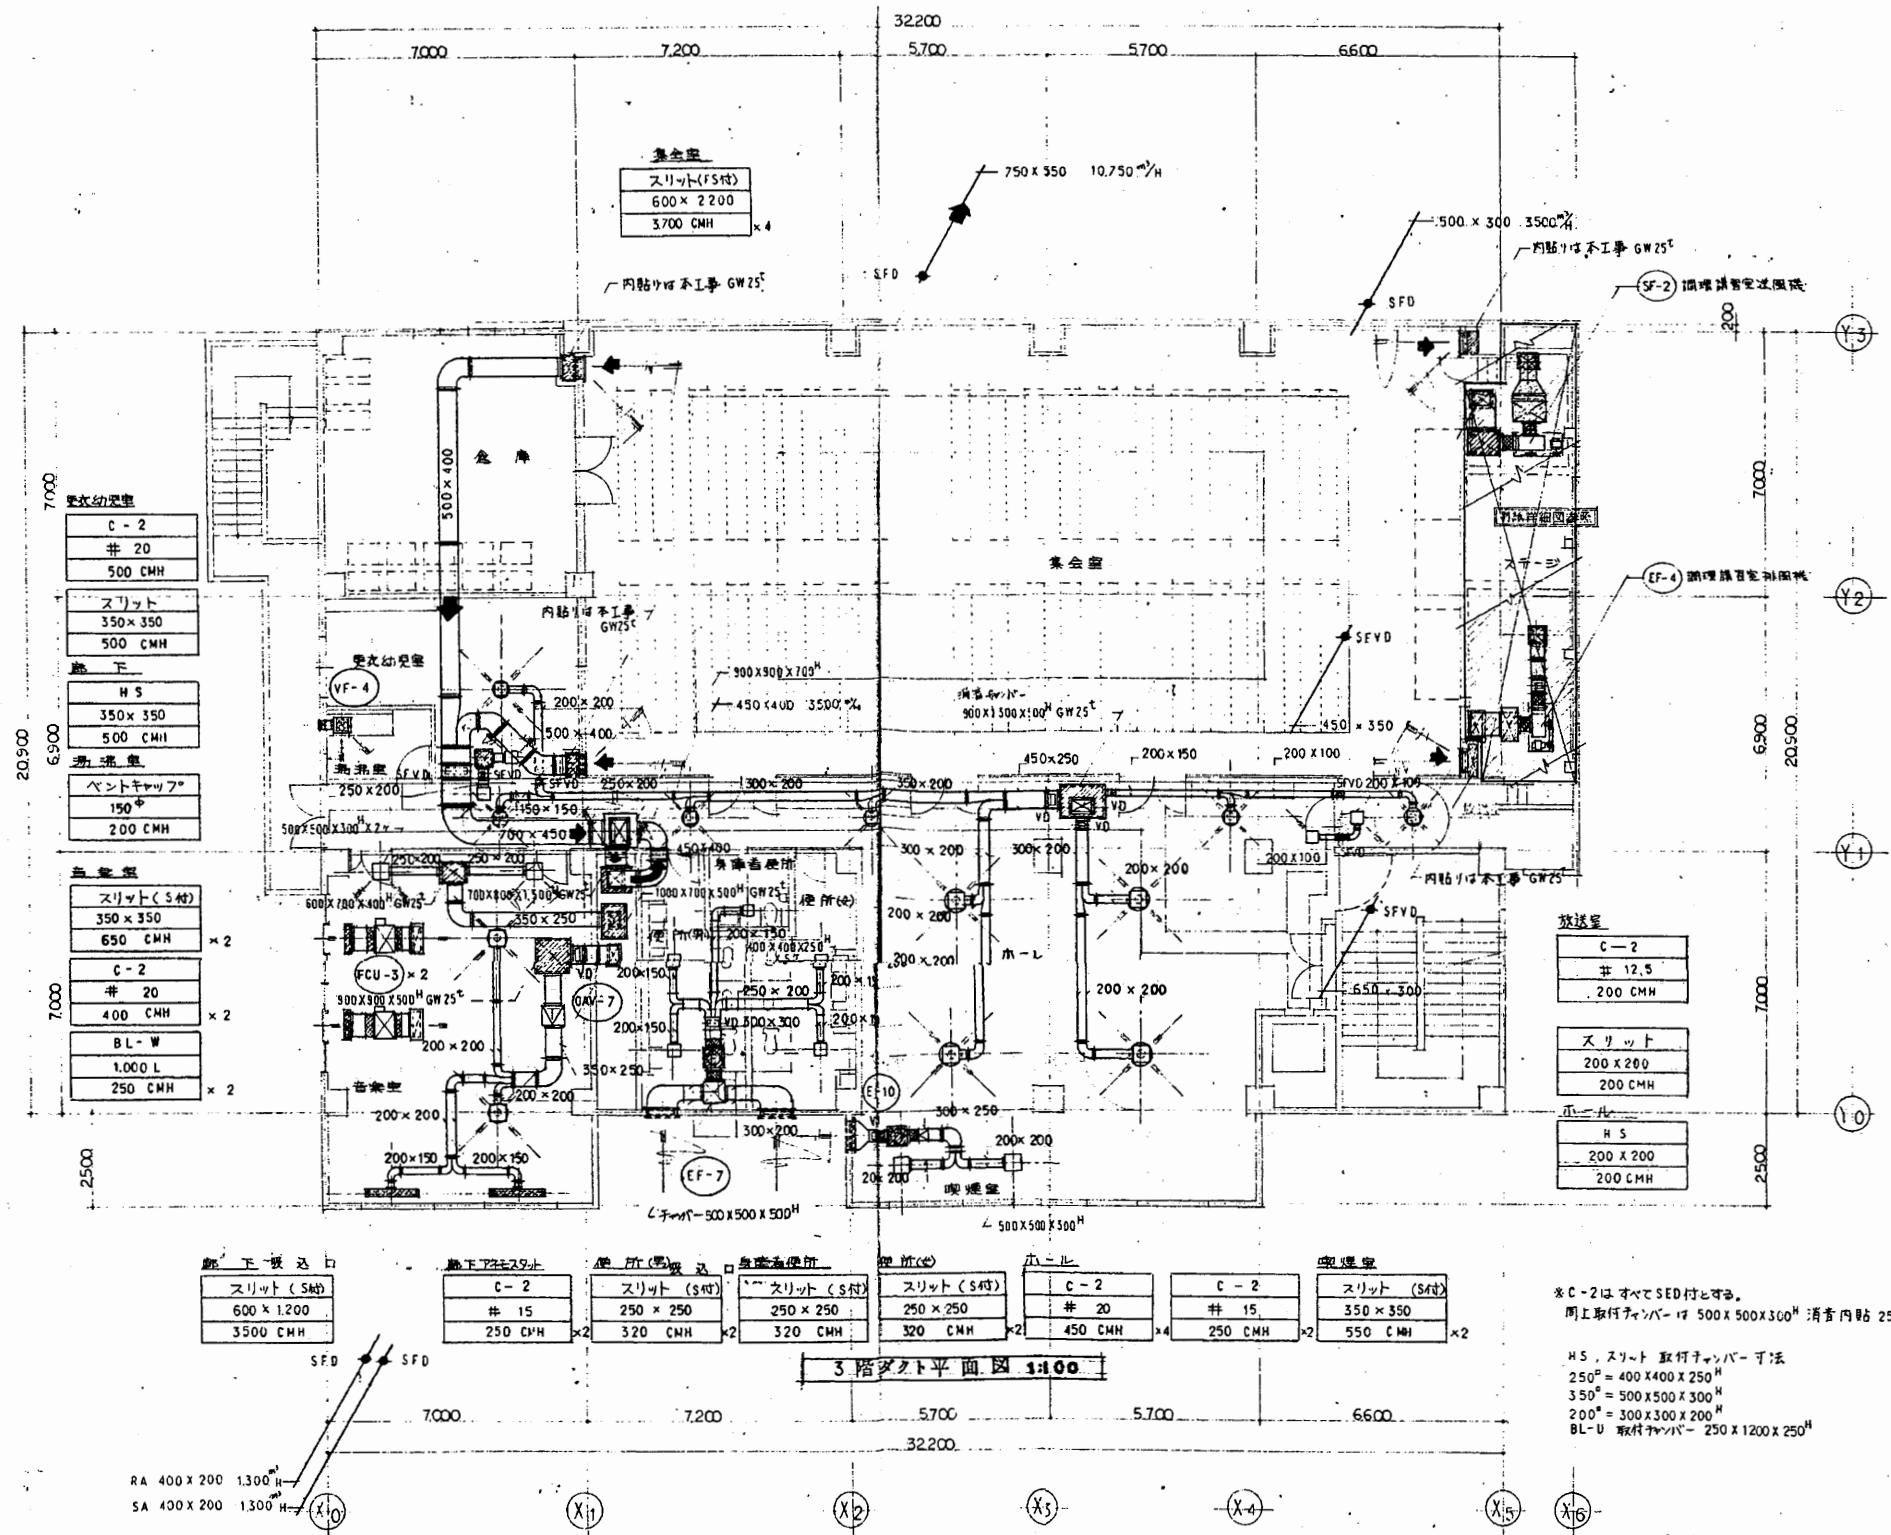


北下浦行政C

工事名	追浜行政センターほか9か所建築基準法第12条定期点検業務委託		設計者資格 氏名	級建築士登録第 号		課長	主査等	担当者	横須賀市 財政部 FM推進課
図面名称	給排水・ダクト設備図	図番	縮尺	S 1:200	作図	平成	年	月	

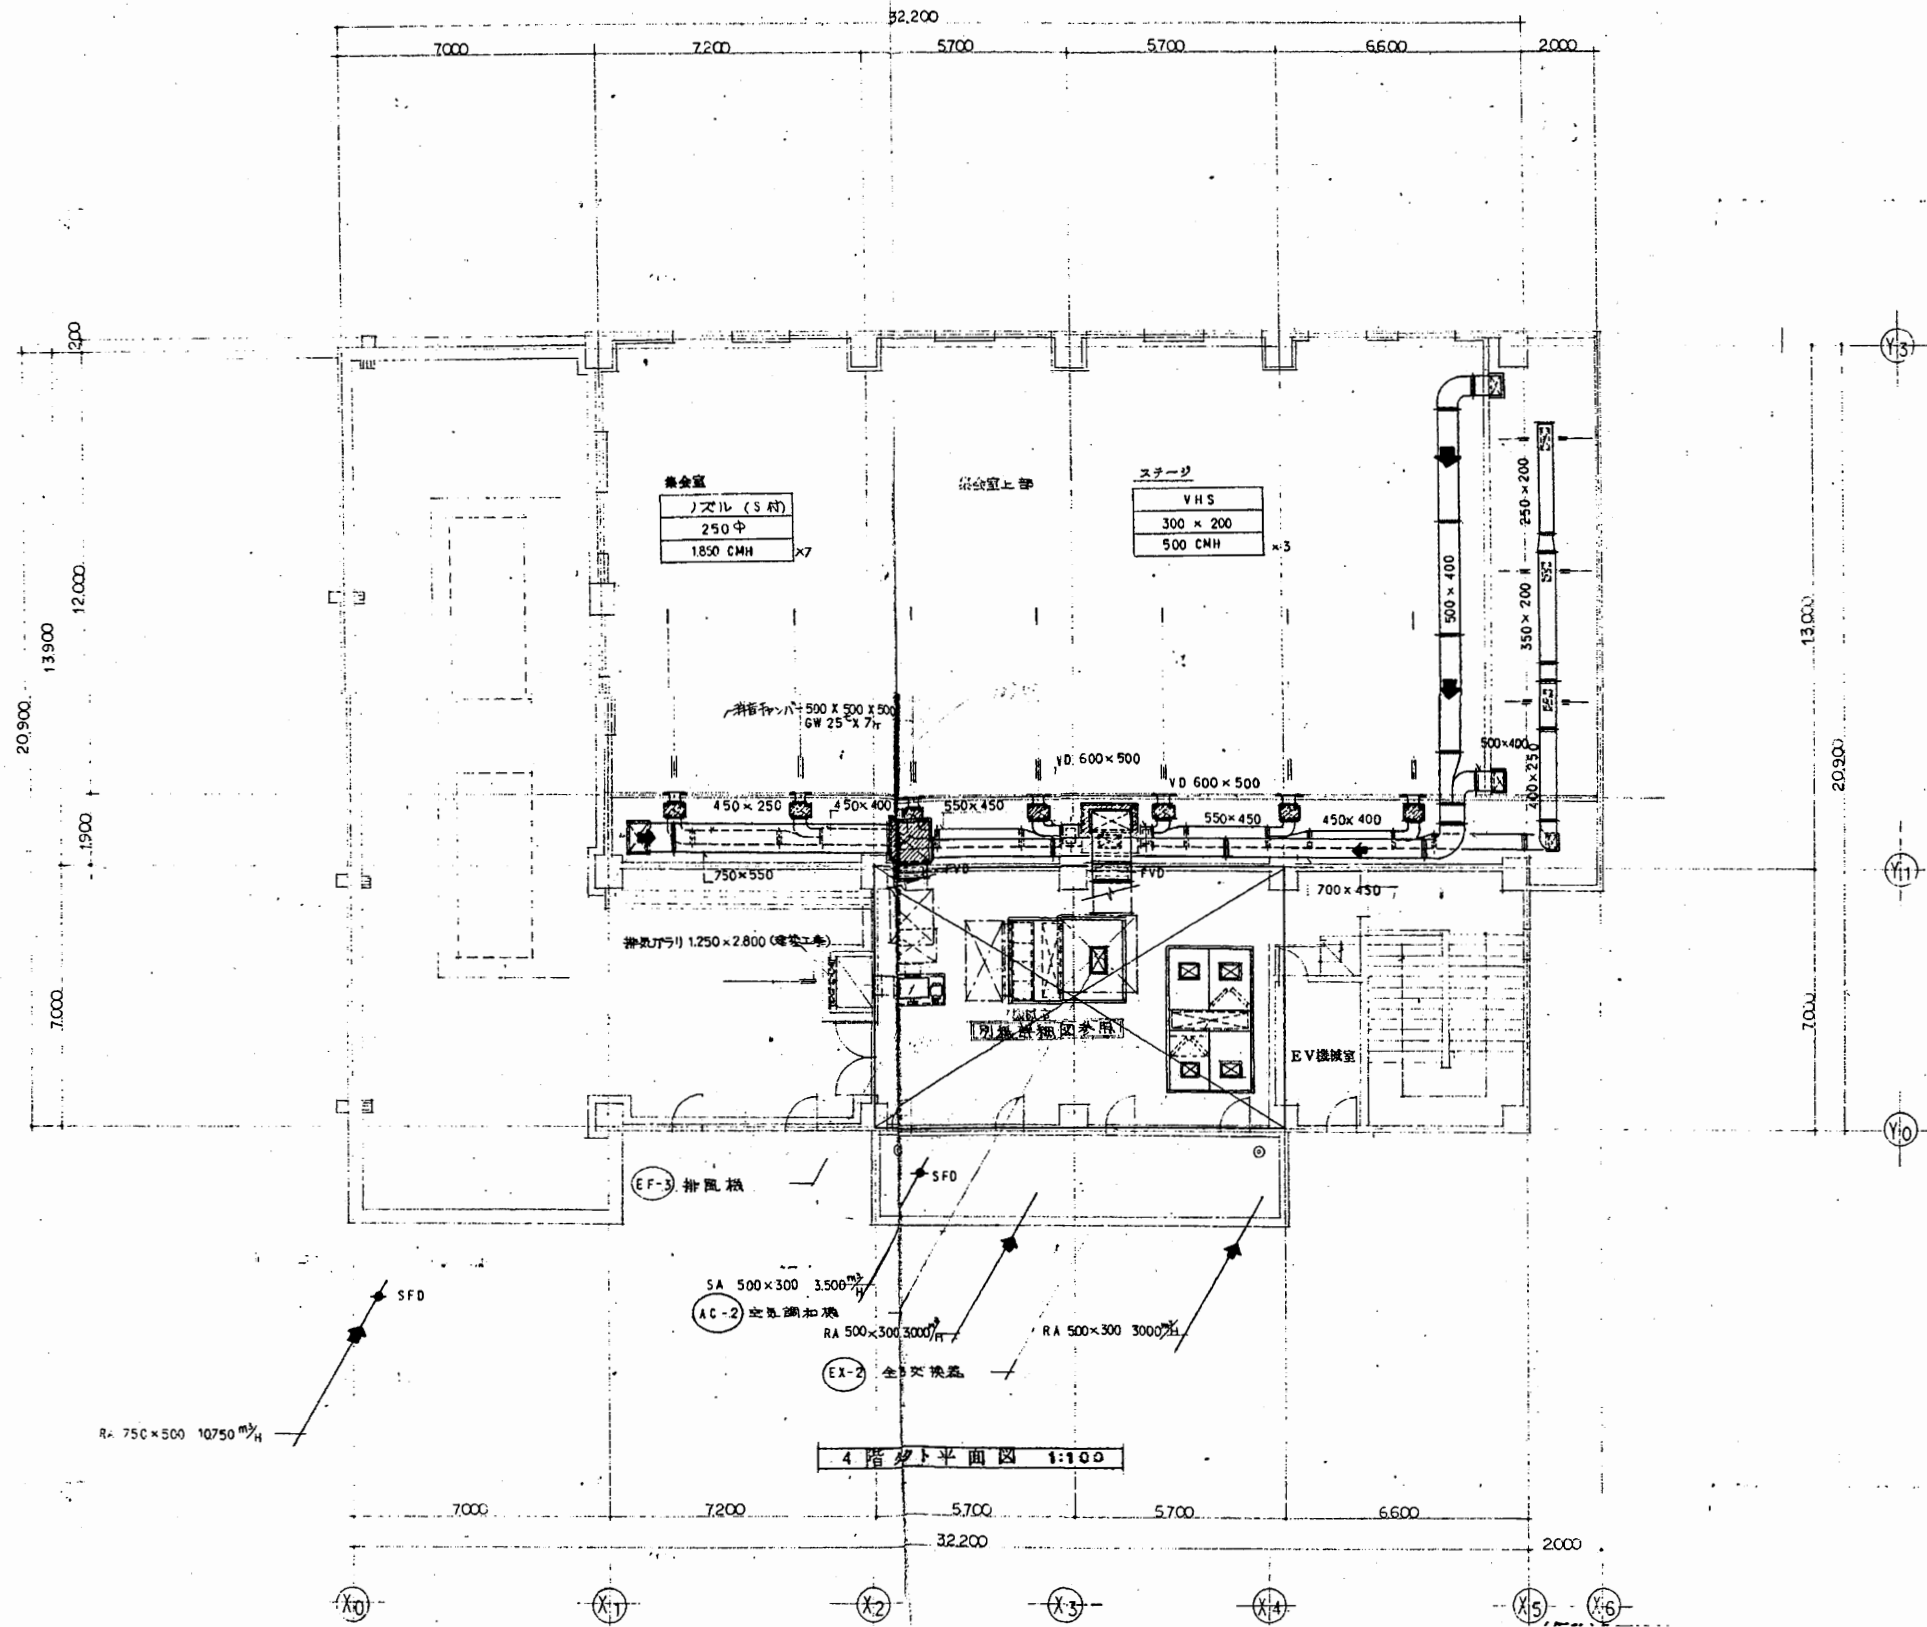


北下浦行政C

工事名	追浜行政センターほか9か所建築基準法第12条定期点検業務委託		設計者資格 氏名	級建築士登録第 号		課長	主査等	担当者	横須賀市 財政部 FM推進課
図面名称	給排水・ダクト設備図	図番	縮尺	S 1:200	作図	平成	年	月	

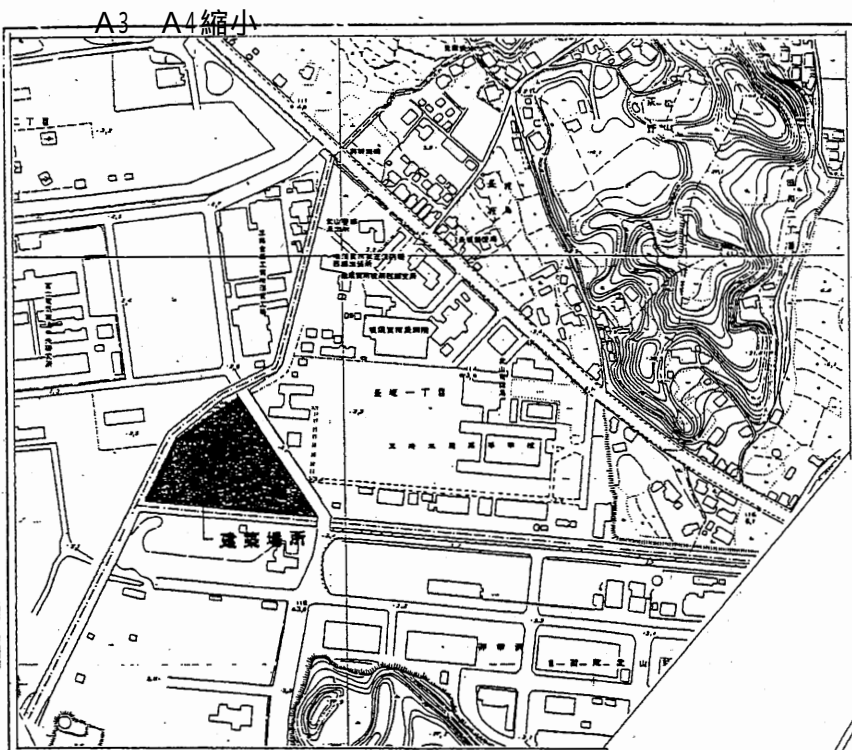

横須賀市長坂1丁目2番2号
西行政センター


案内図

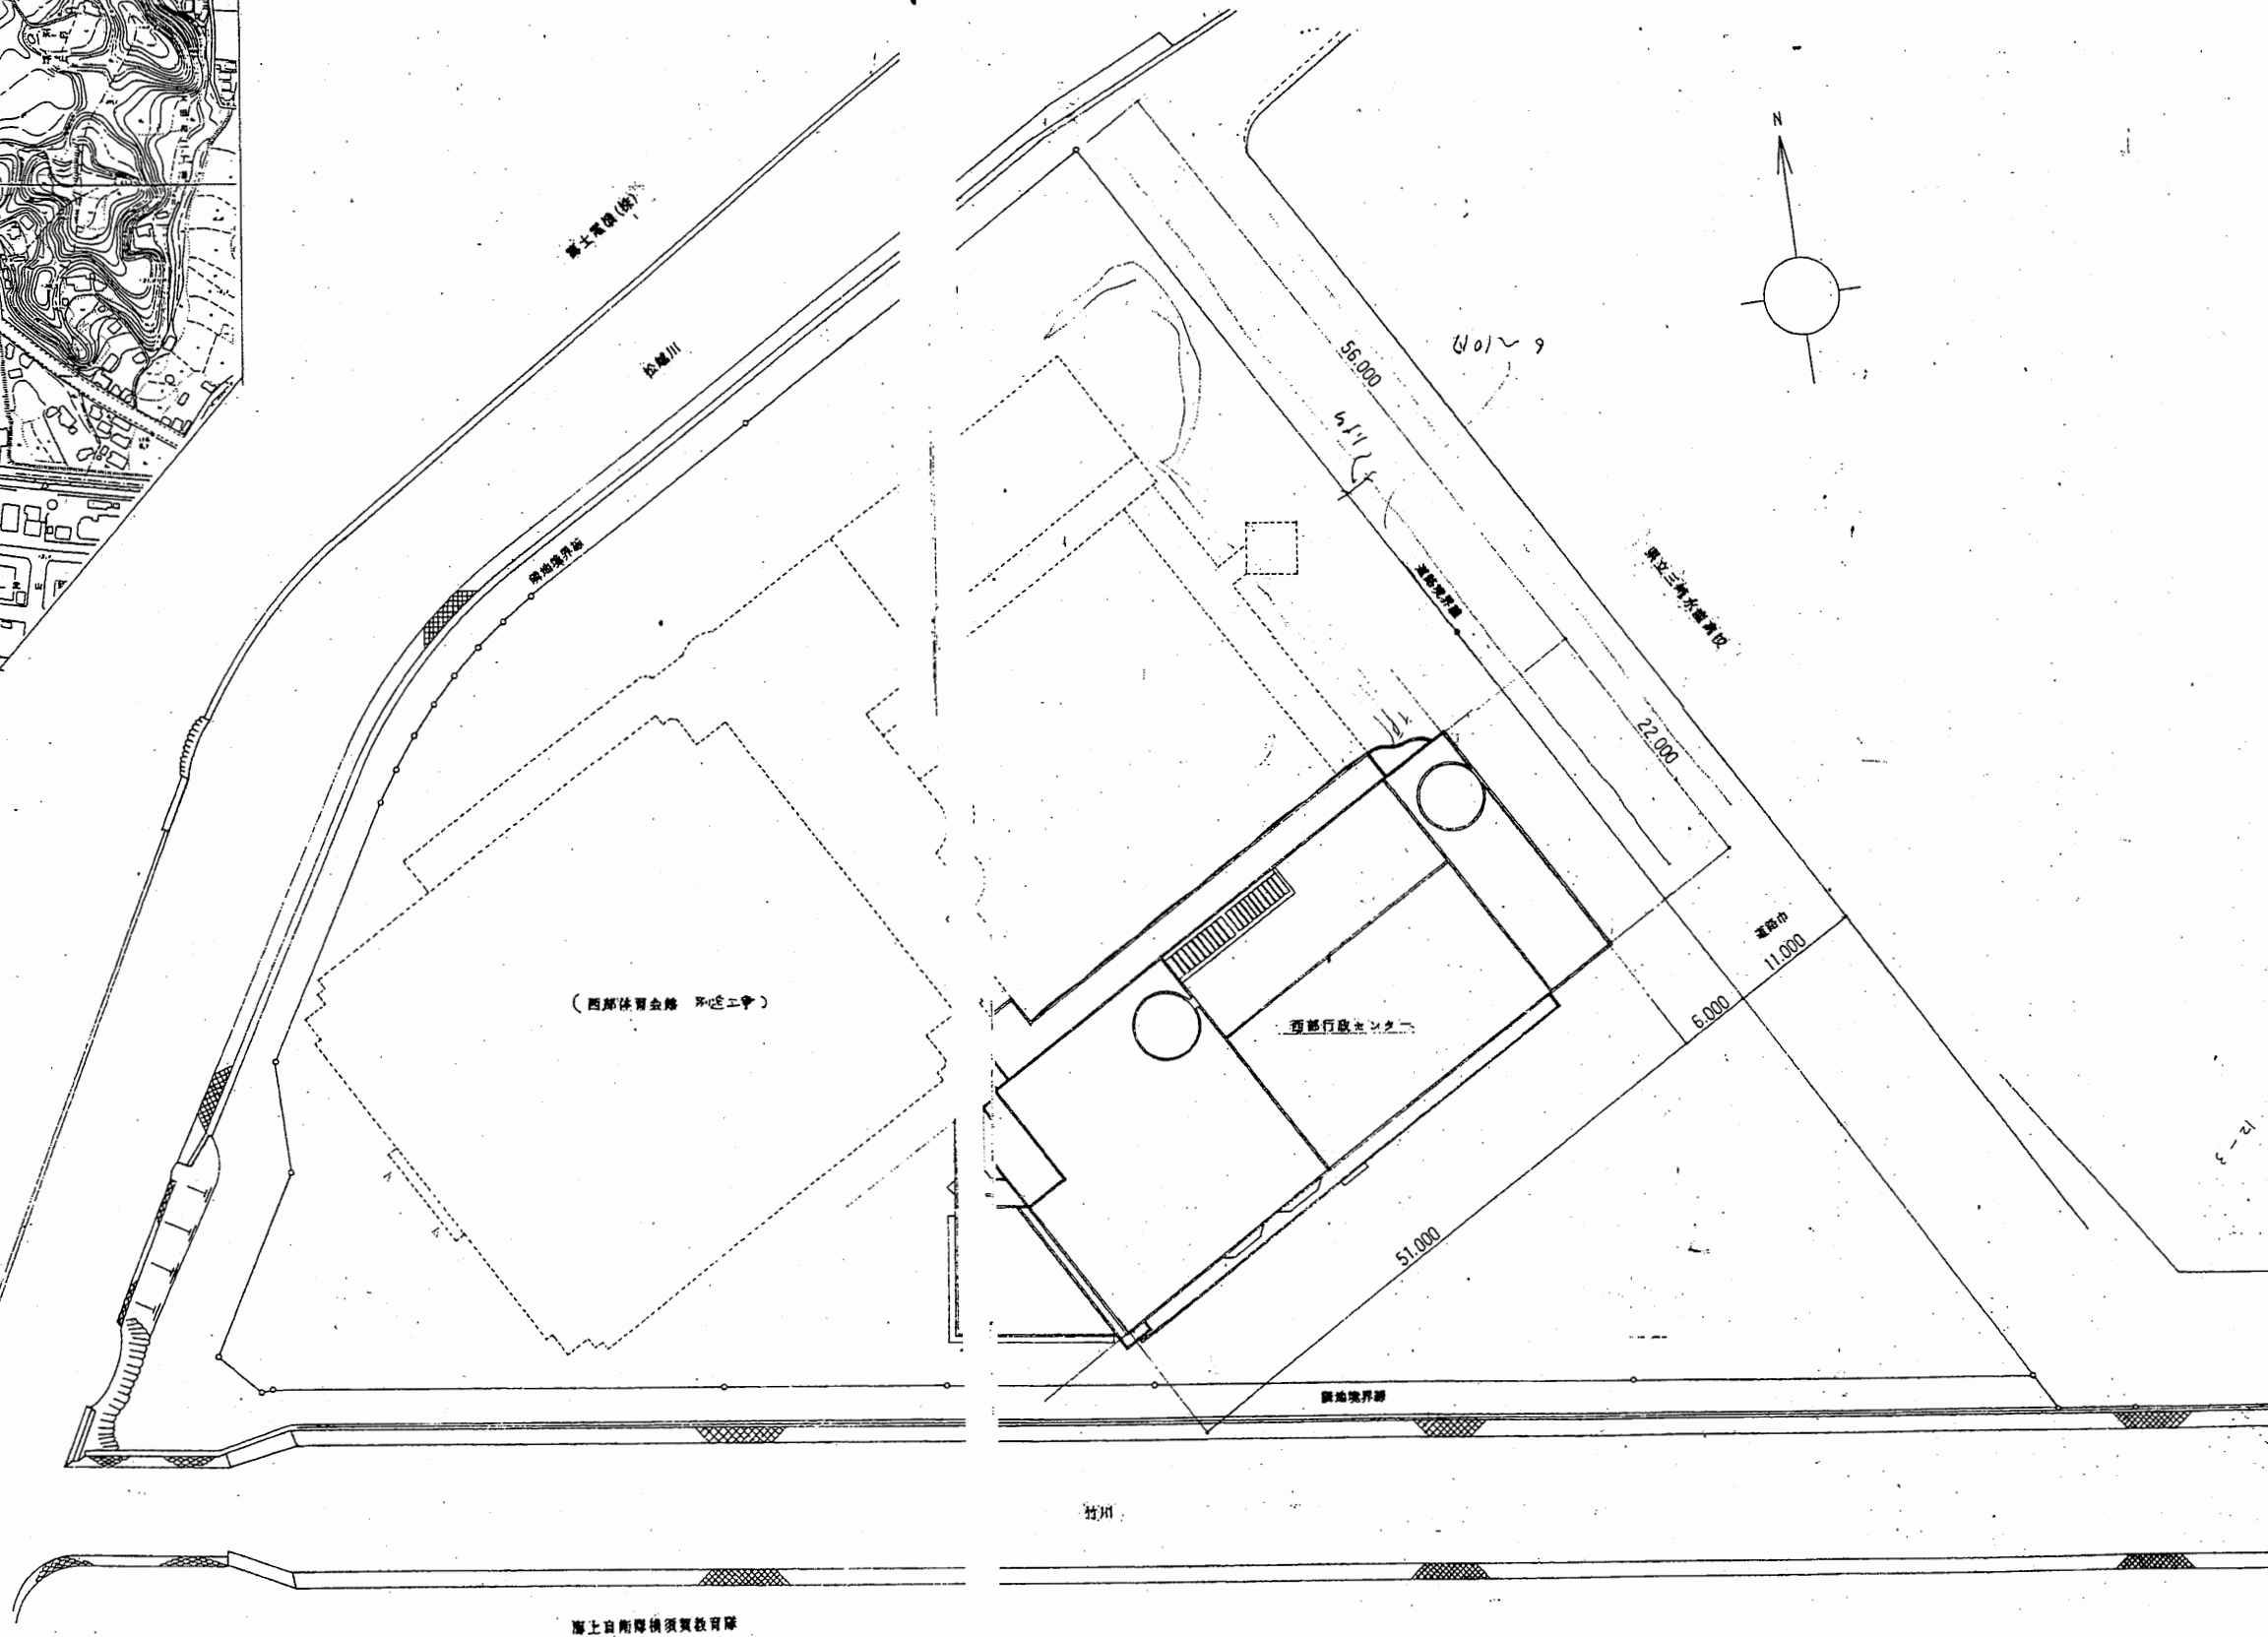

配 図 1/300

西行政C


工事名	追浜行政センターほか9か所建築基準法第12条定期点検業務委託			設計者資格 氏名	級建築士登録第	号	課長	主査等	担当者	横須賀市 財政部 FM推進課
図面名称	案内図・配置図	図番	縮尺	作図	平成	年 月 日				

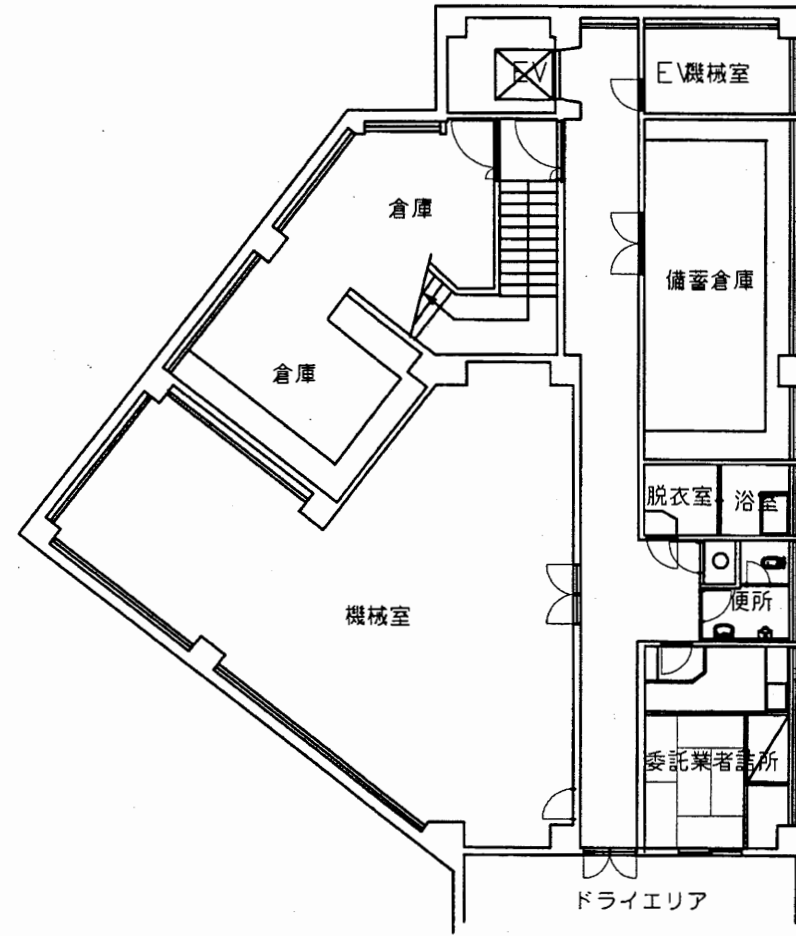

地階平面図 1:200

西行政C


工事名	追浜行政センターほか9か所建築基準法第12条定期点検業務委託			設計者資格 氏名	級建築士登録第 号			課長	主査等	担当者	横須賀市 財政部 FM推進課
図面名称	B1階平面図	図番		縮尺	1:200	作図	平成 年 月 日				

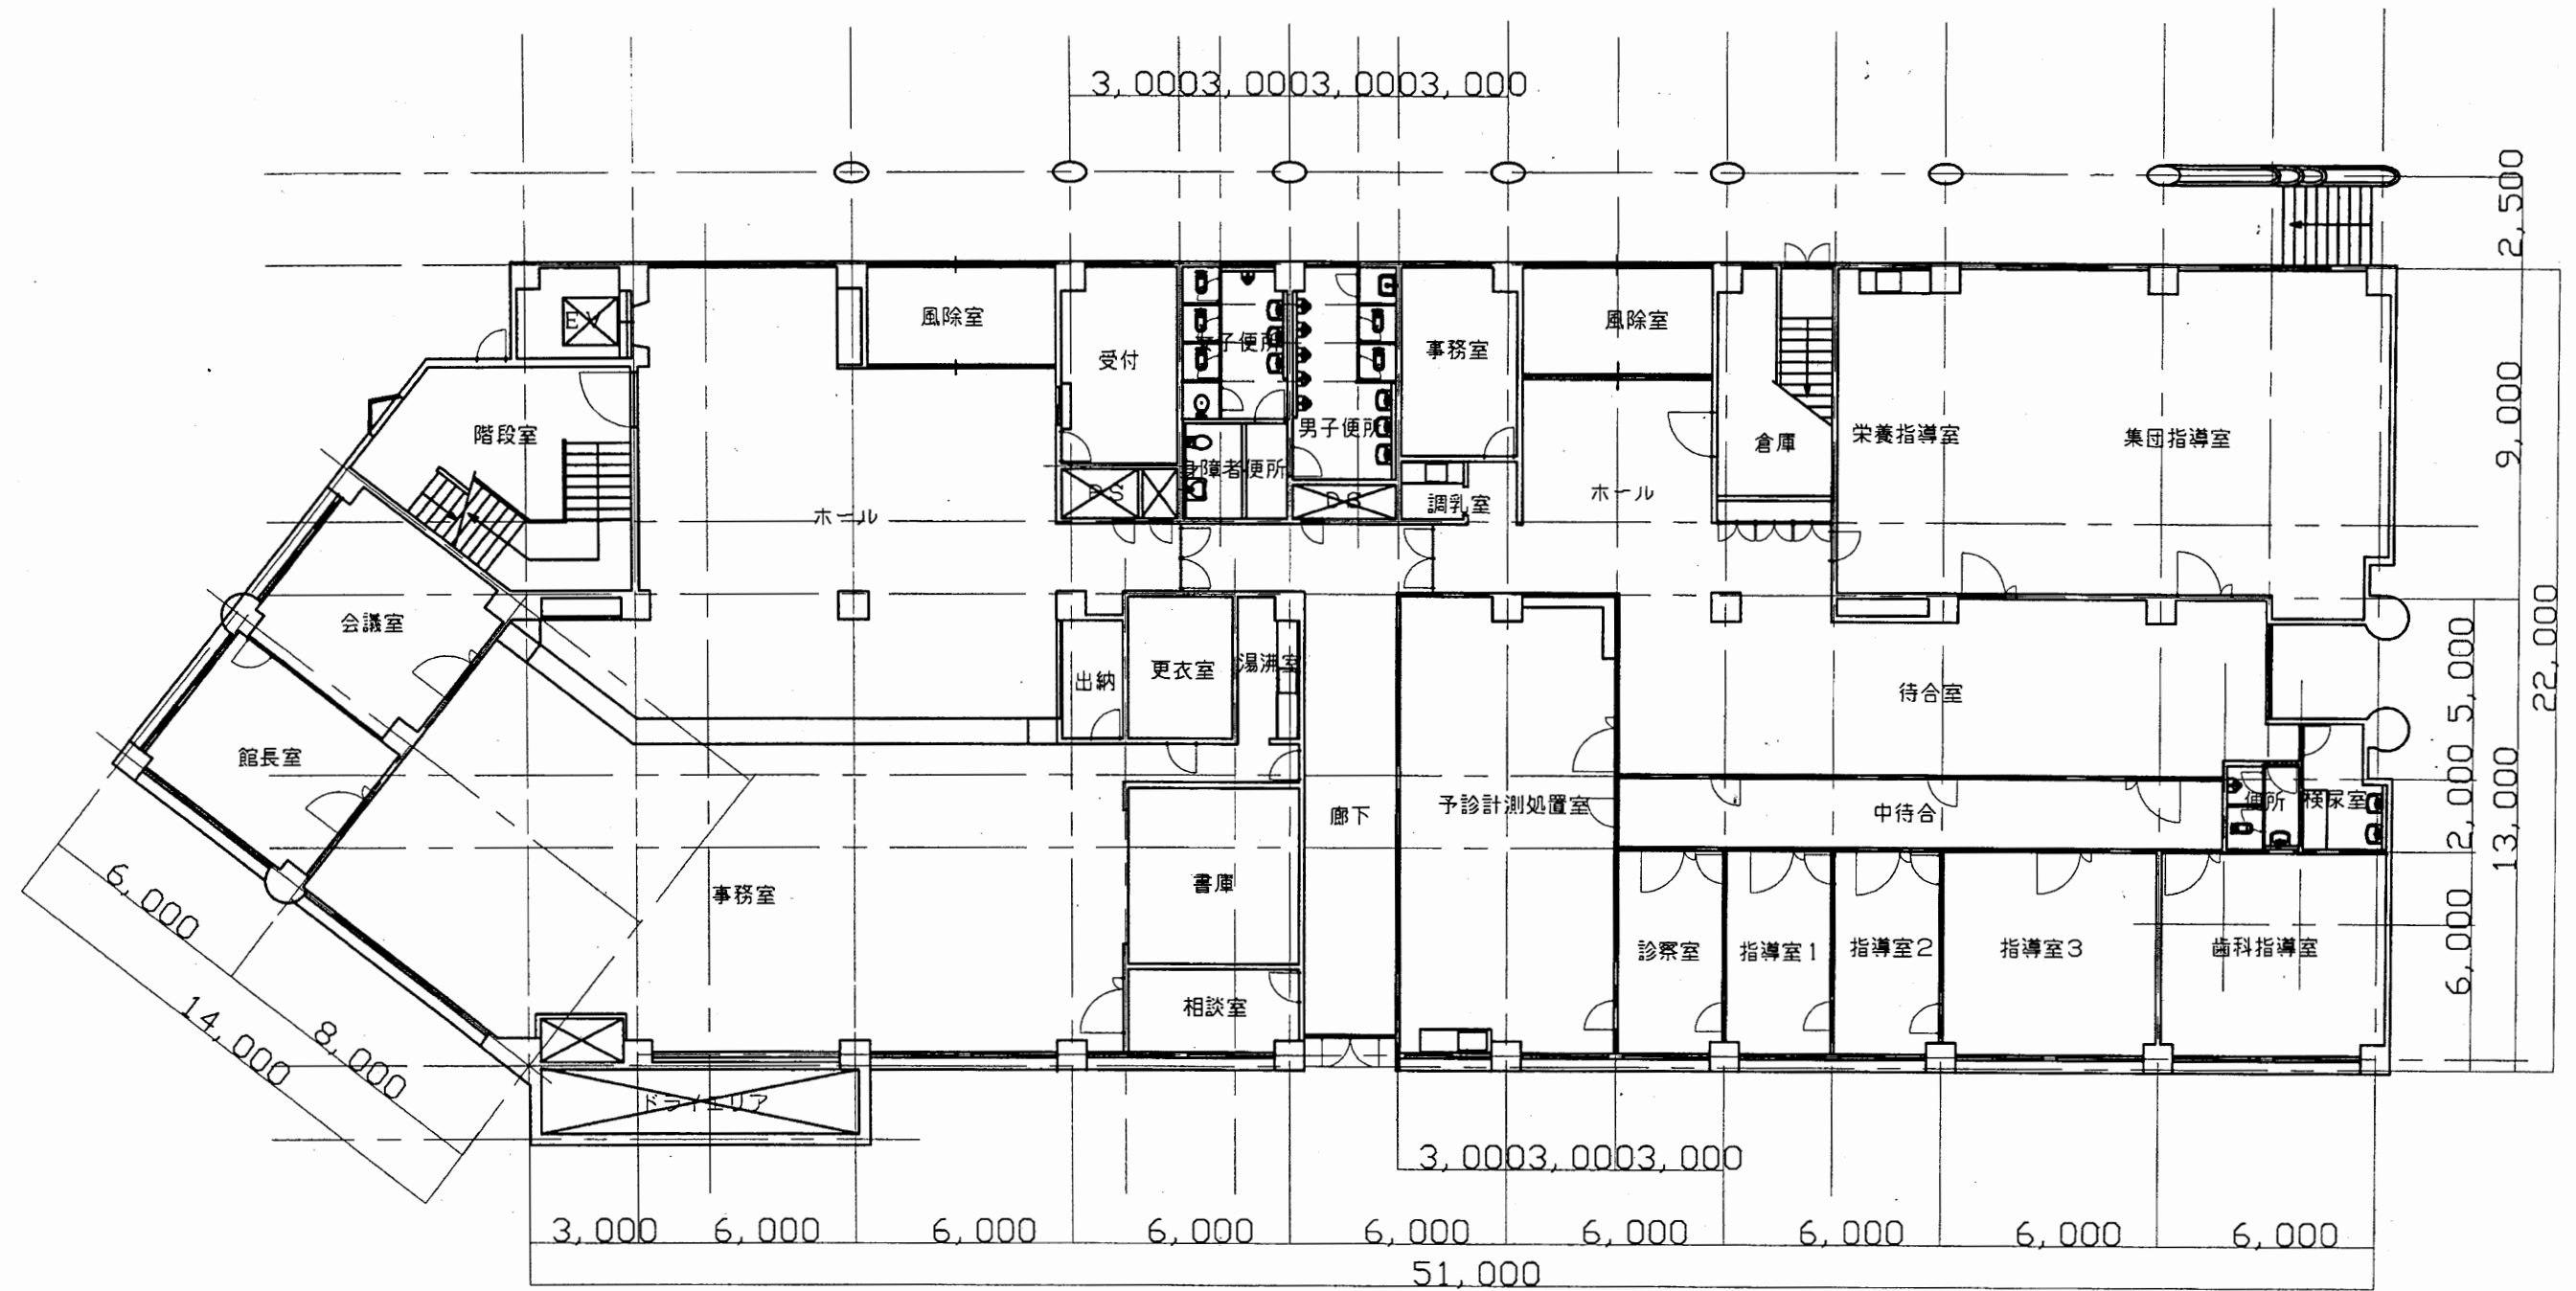

1階平面図 1:200

西行政C


工事名	追浜行政センターほか9か所建築基準法第12条定期点検業務委託			設計者資格 氏名	級建築士登録第 号			課長	主査等	担当者	横須賀市 財政部 FM推進課
図面名称	1階平面図	図番	縮尺	1:200	作図	平成	年	月	日		

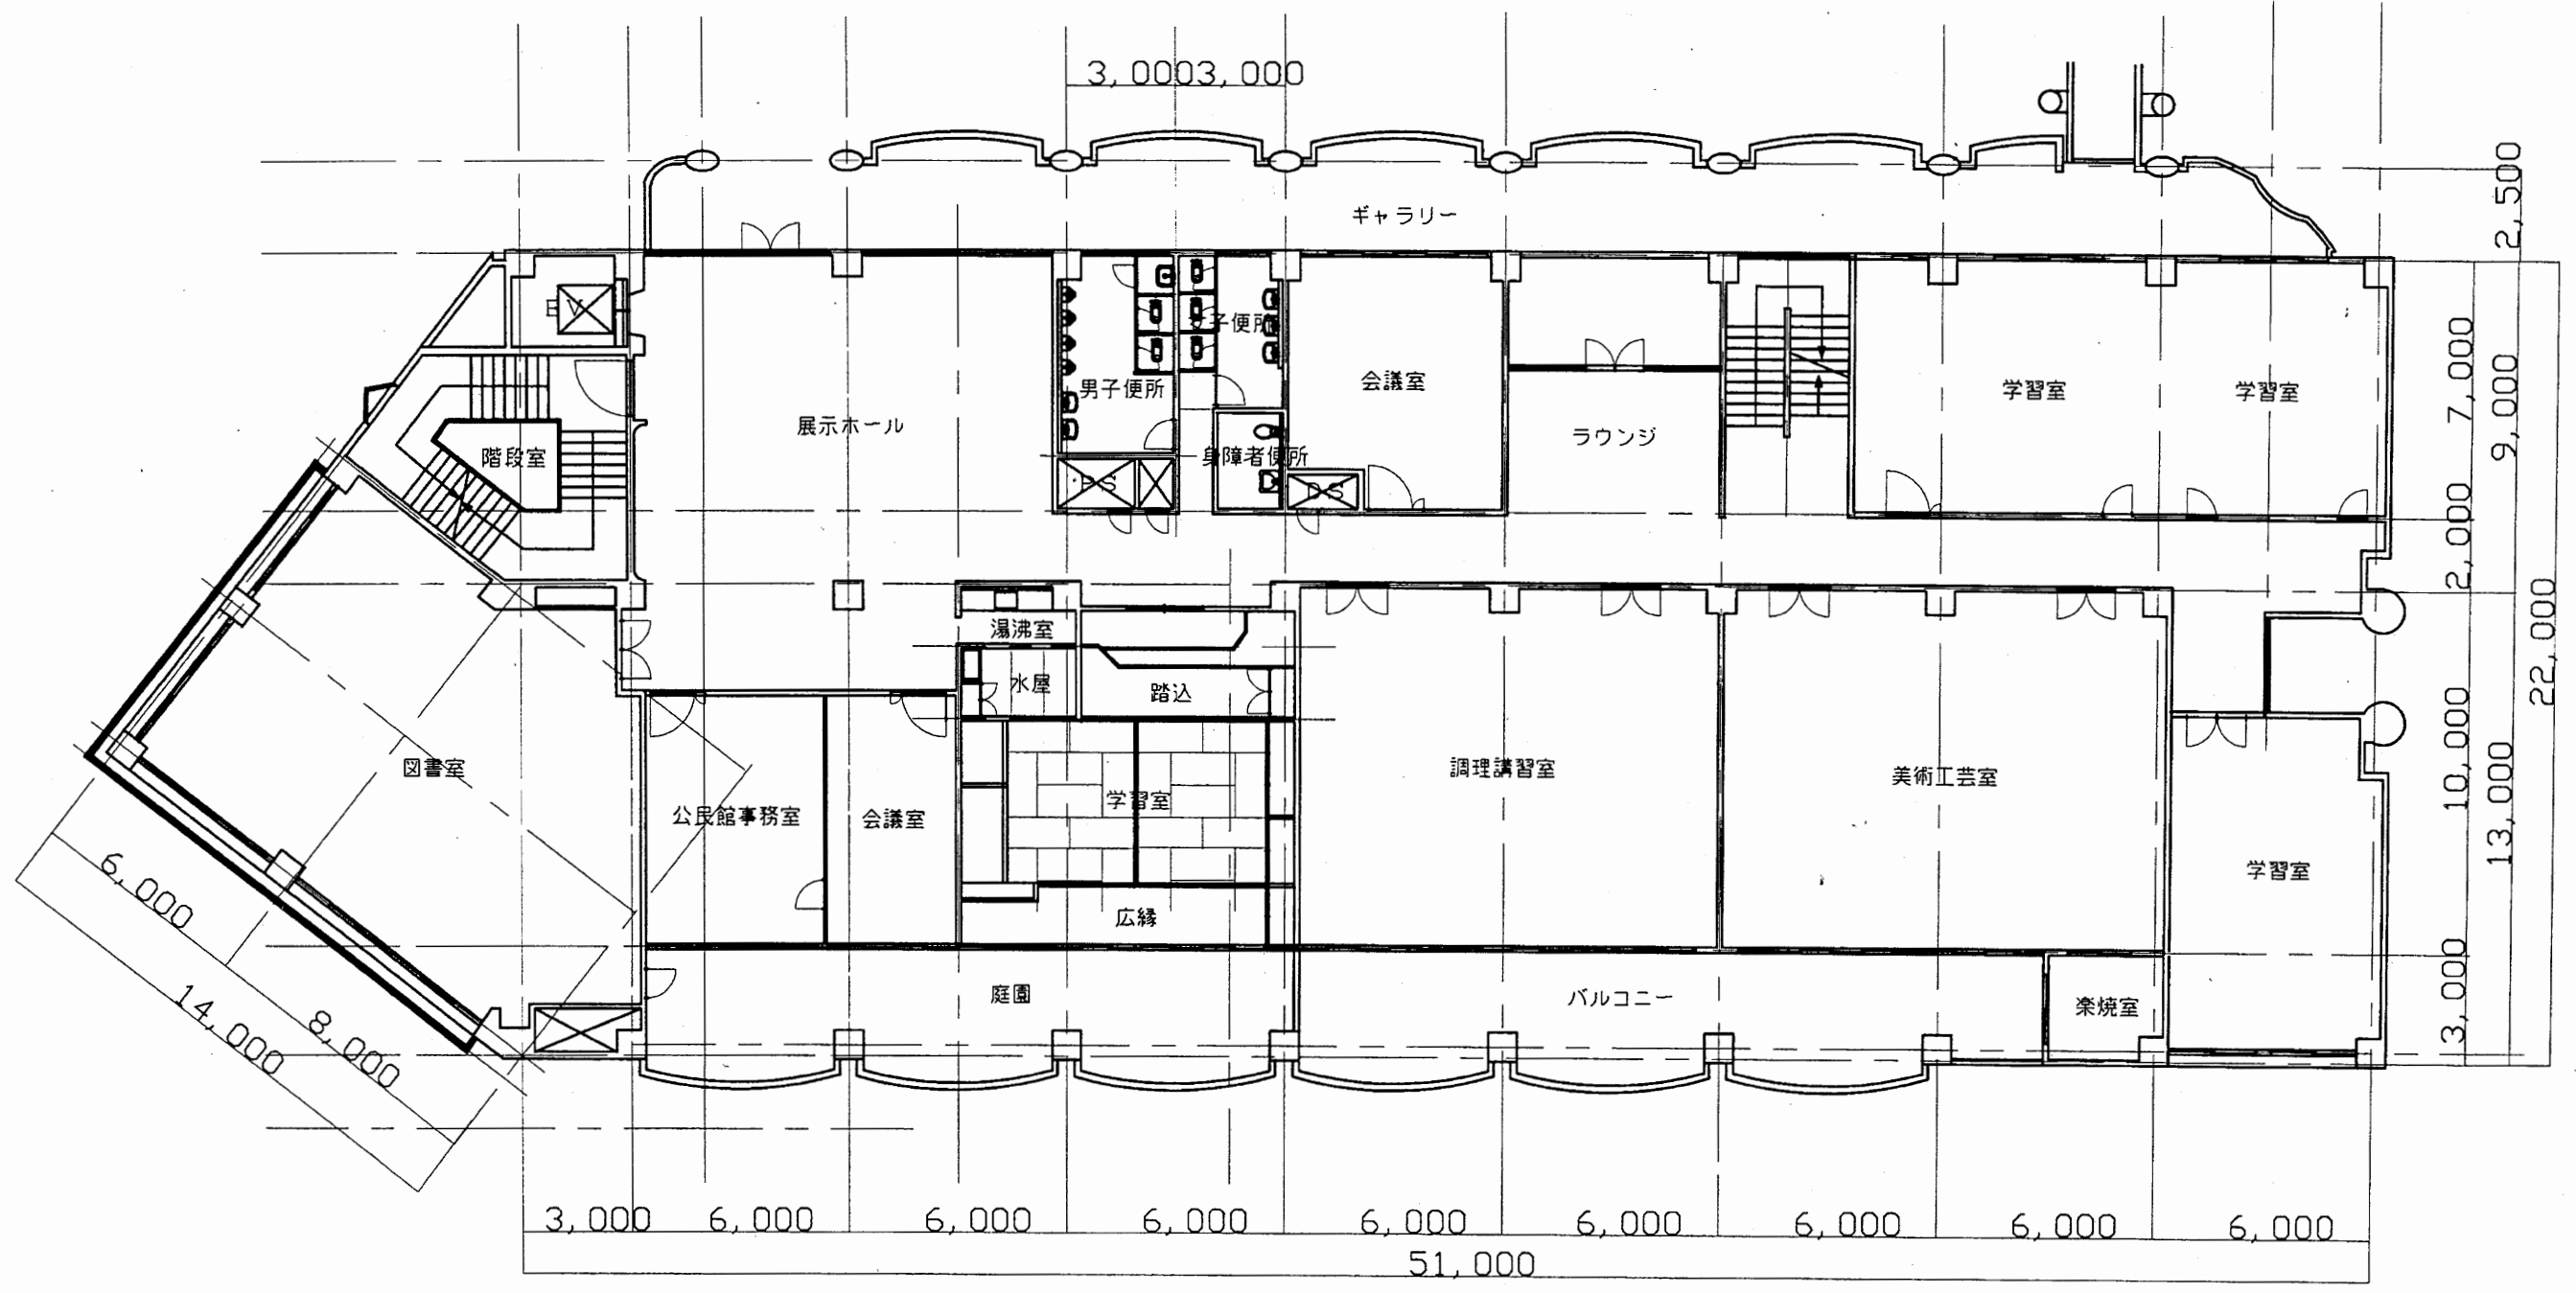

2階平面図 1:200

西行政C


工事名	追浜行政センターほか9か所建築基準法第12条定期点検業務委託			設計者資格 氏名	級建築士登録第 号			課長	主査等	担当者	横須賀市 財政部 FM推進課
図面名称	2階平面図	図番	縮尺	1:200	作図	平成	年	月	日		

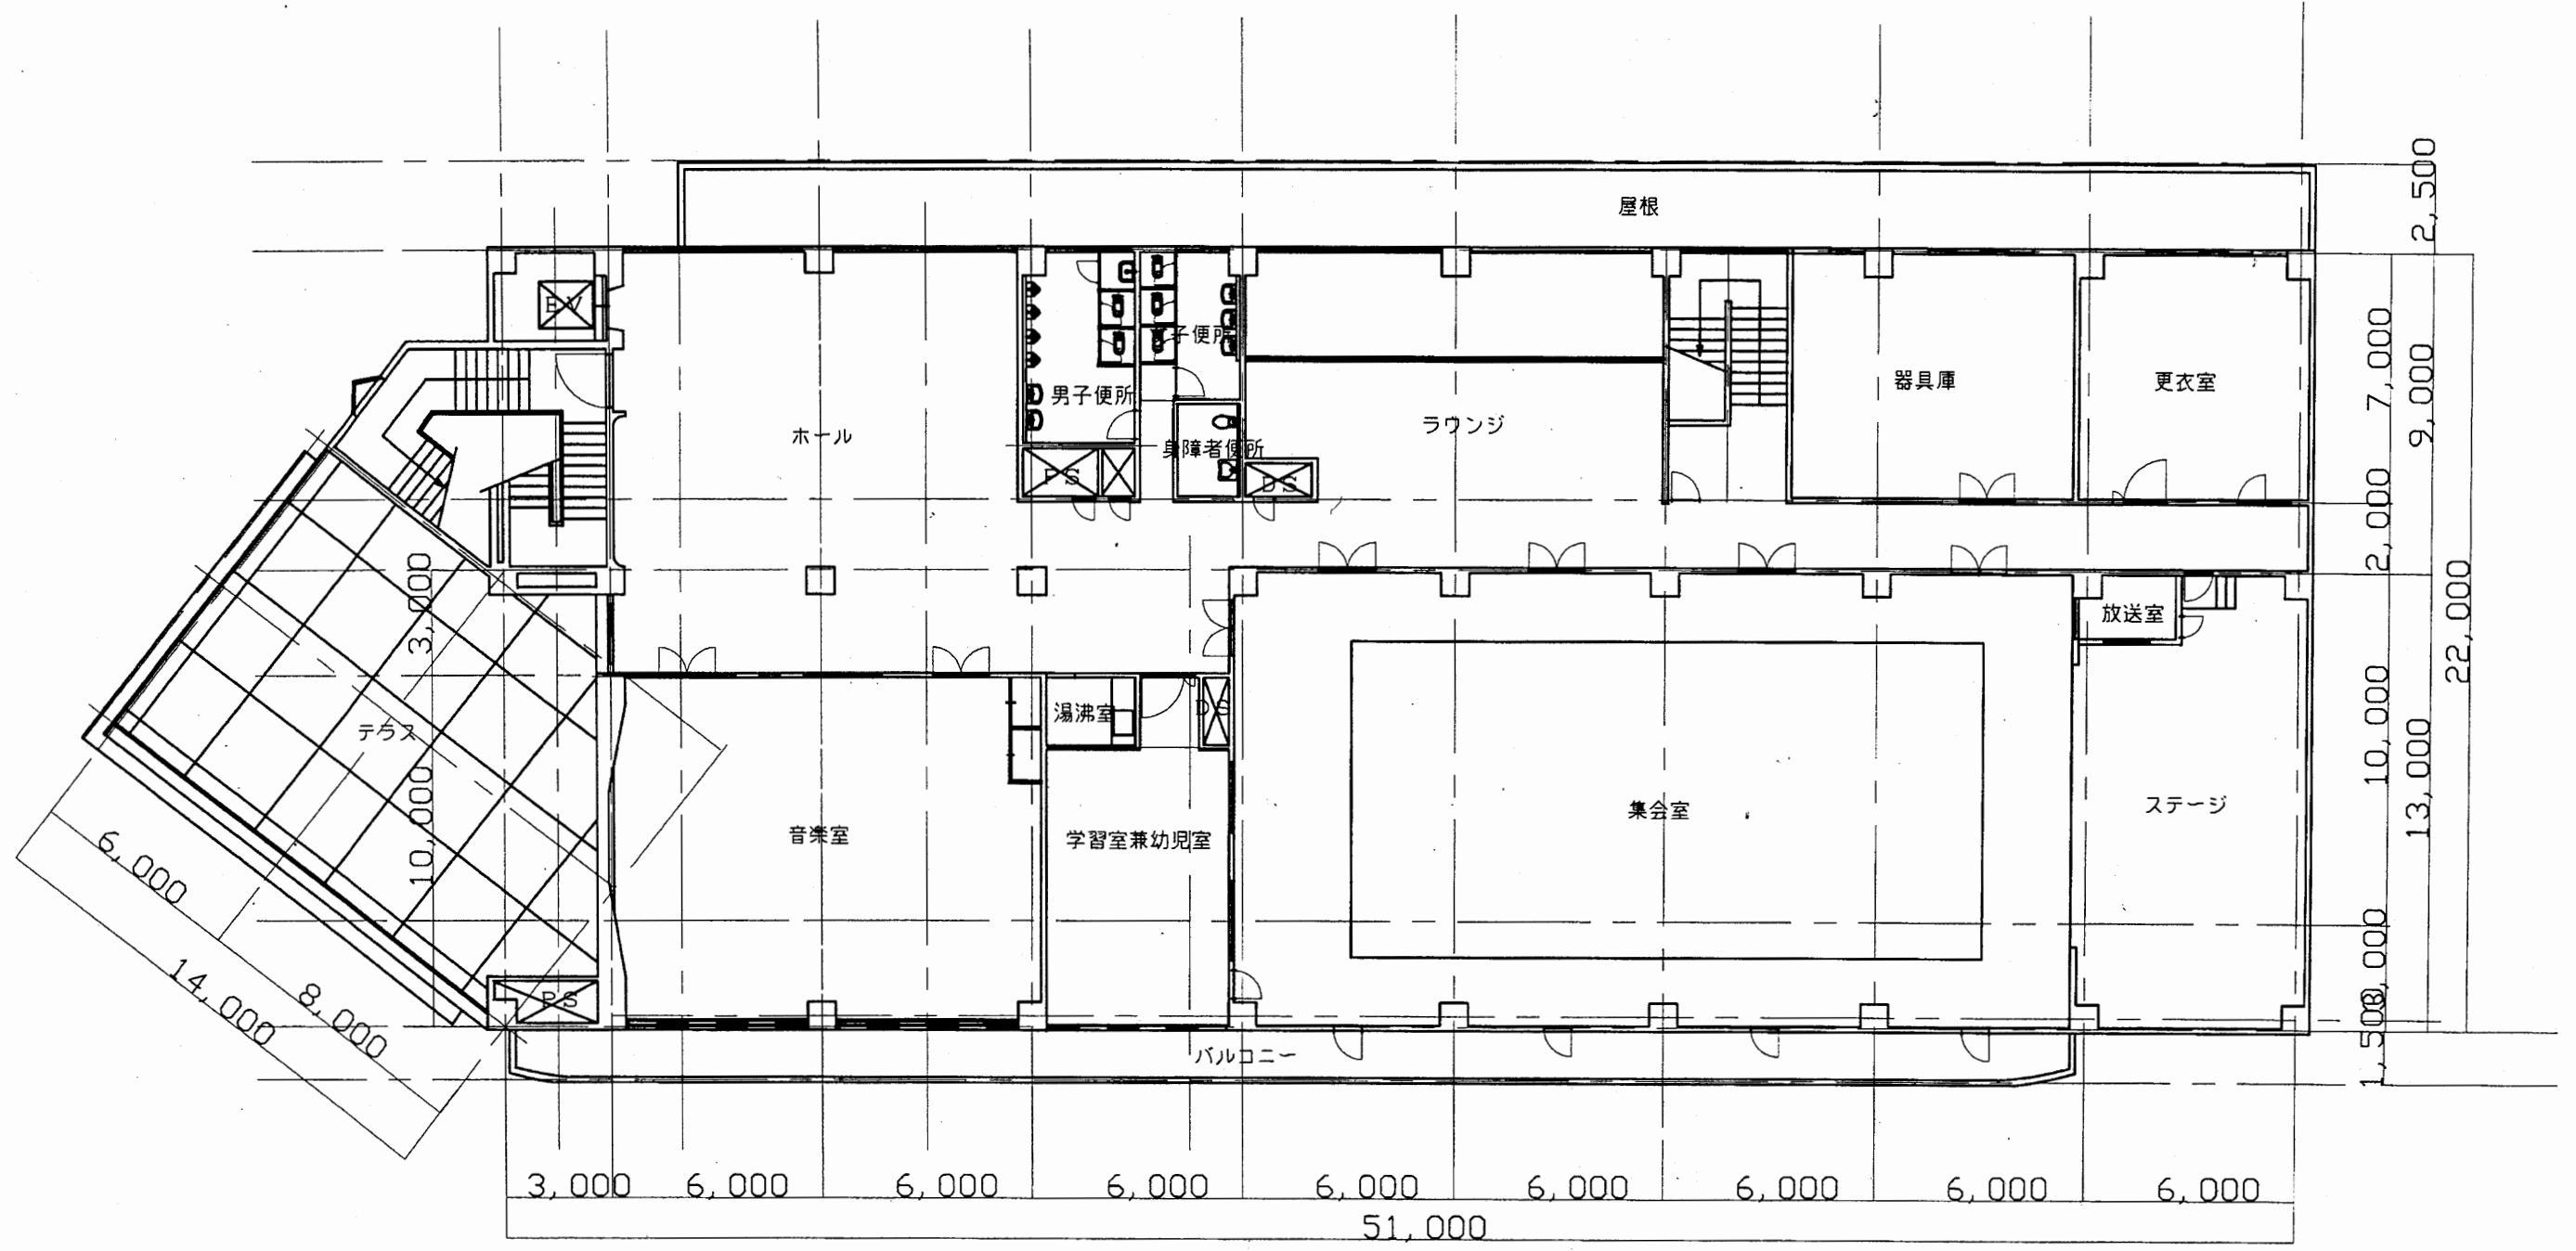

3階平面図 1:200

西行政C





工事名	追浜行政センターほか9か所建築基準法第12条定期点検業務委託			設計者資格 氏名	級建築士登録第 号			課長	主査等	担当者	横須賀市 財政部 FM推進課
図面名称	3階平面図	図番	縮尺	1:200	作図	平成	年	月	日		

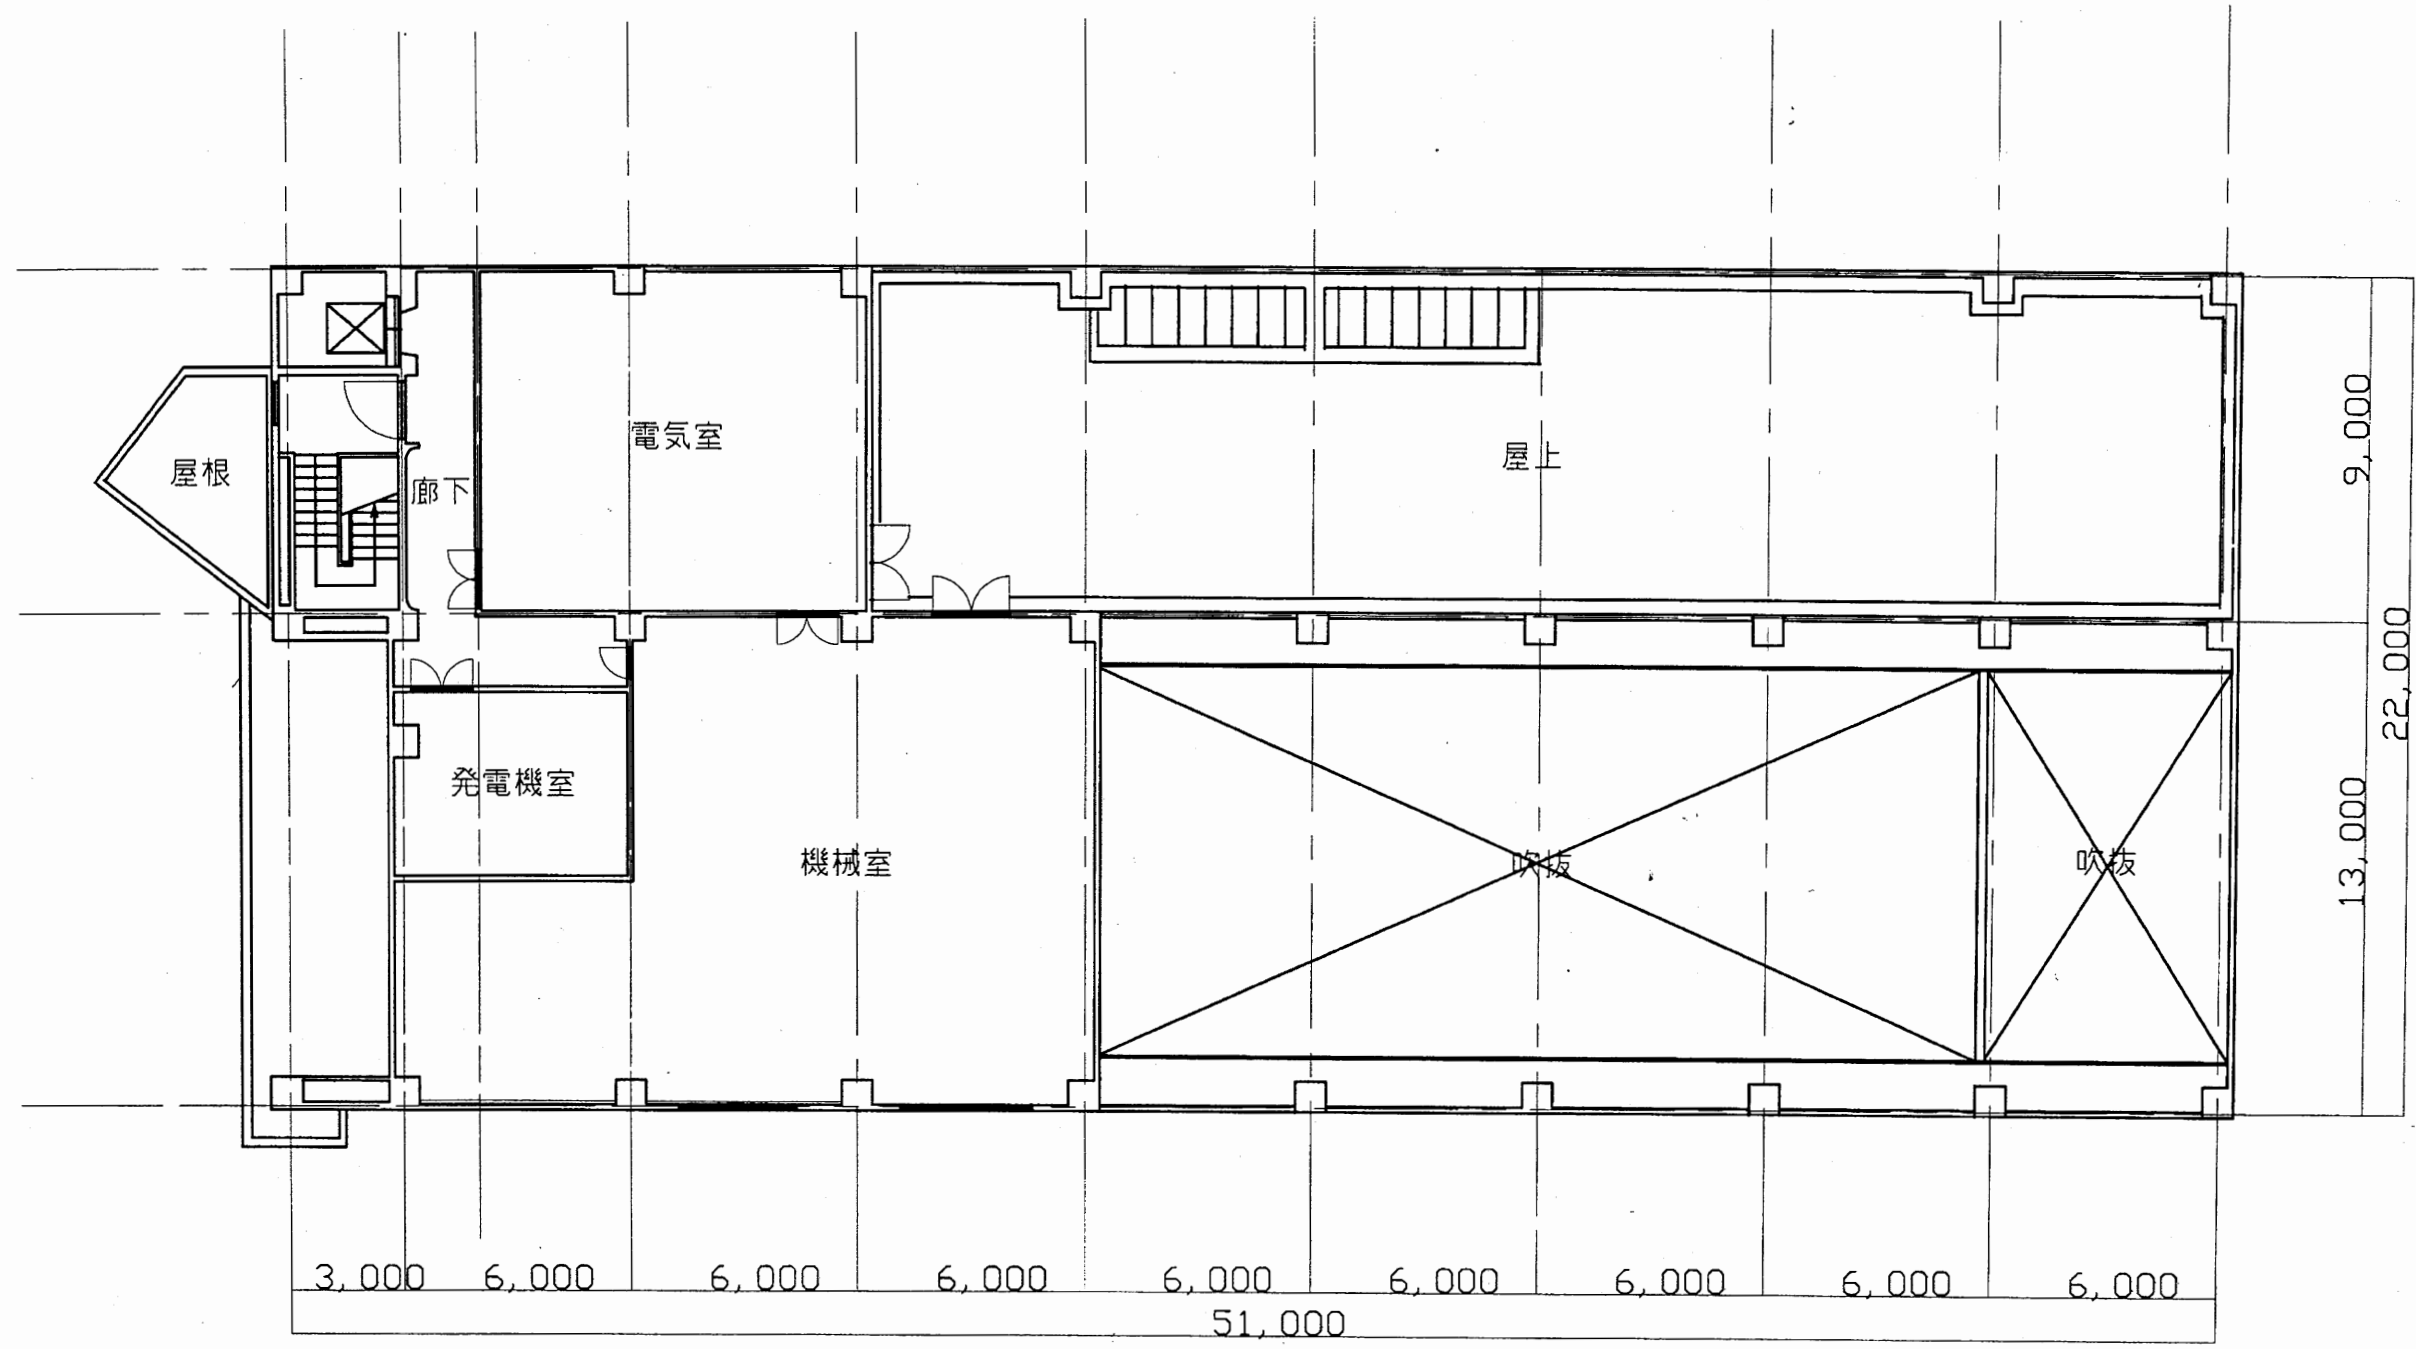


4階平面図 1:200

西行政C



工事名	追浜行政センターほか9か所建築基準法第12条定期点検業務委託			設計者資格 氏名	級建築士登録第 号			課長	主査等	担当者	横須賀市 財政部 FM推進課
図面名称	4階平面図	図番	縮尺	1:200	作図	平成	年	月	日		

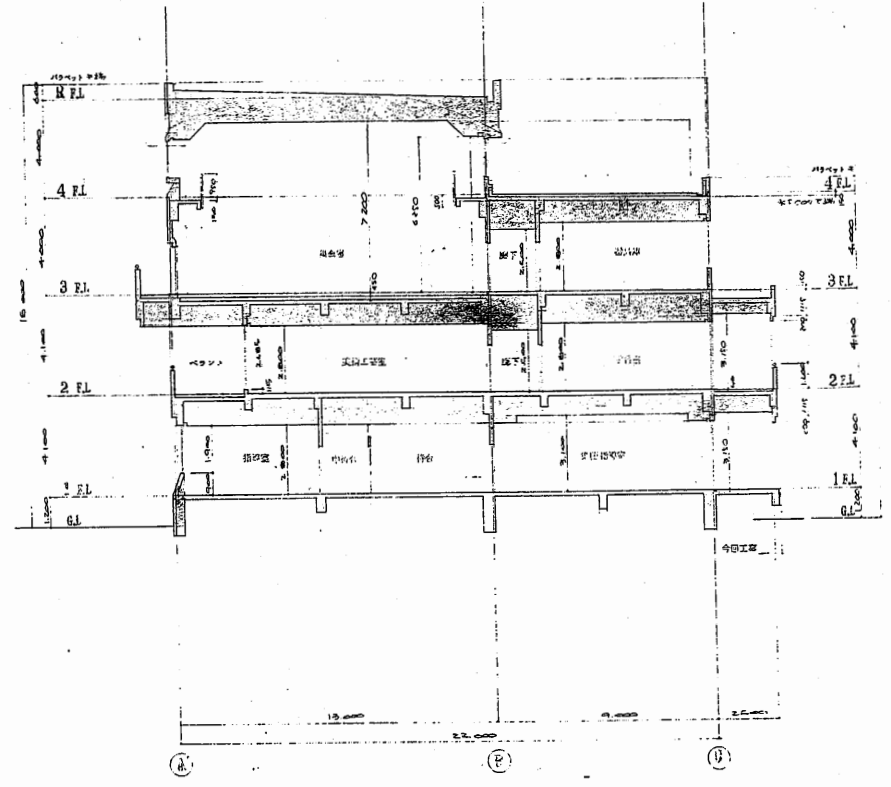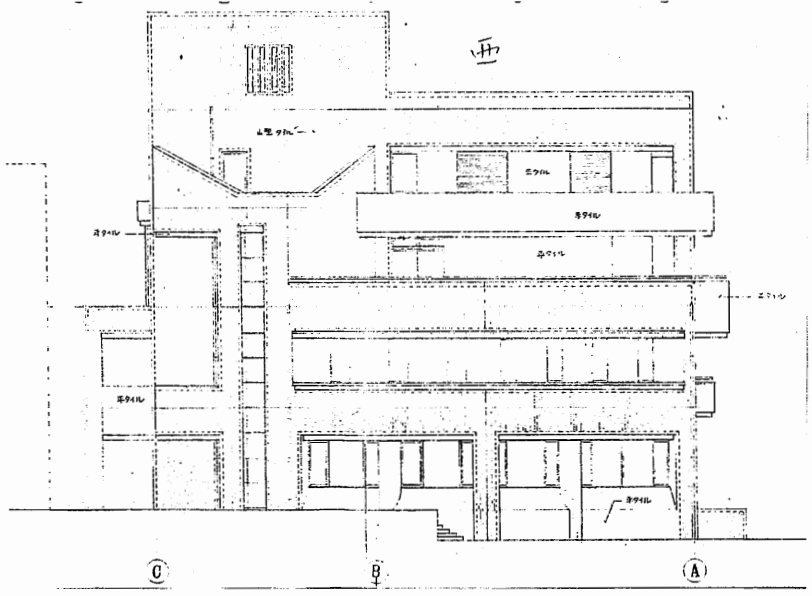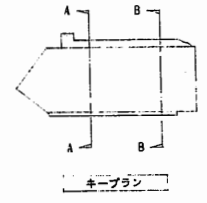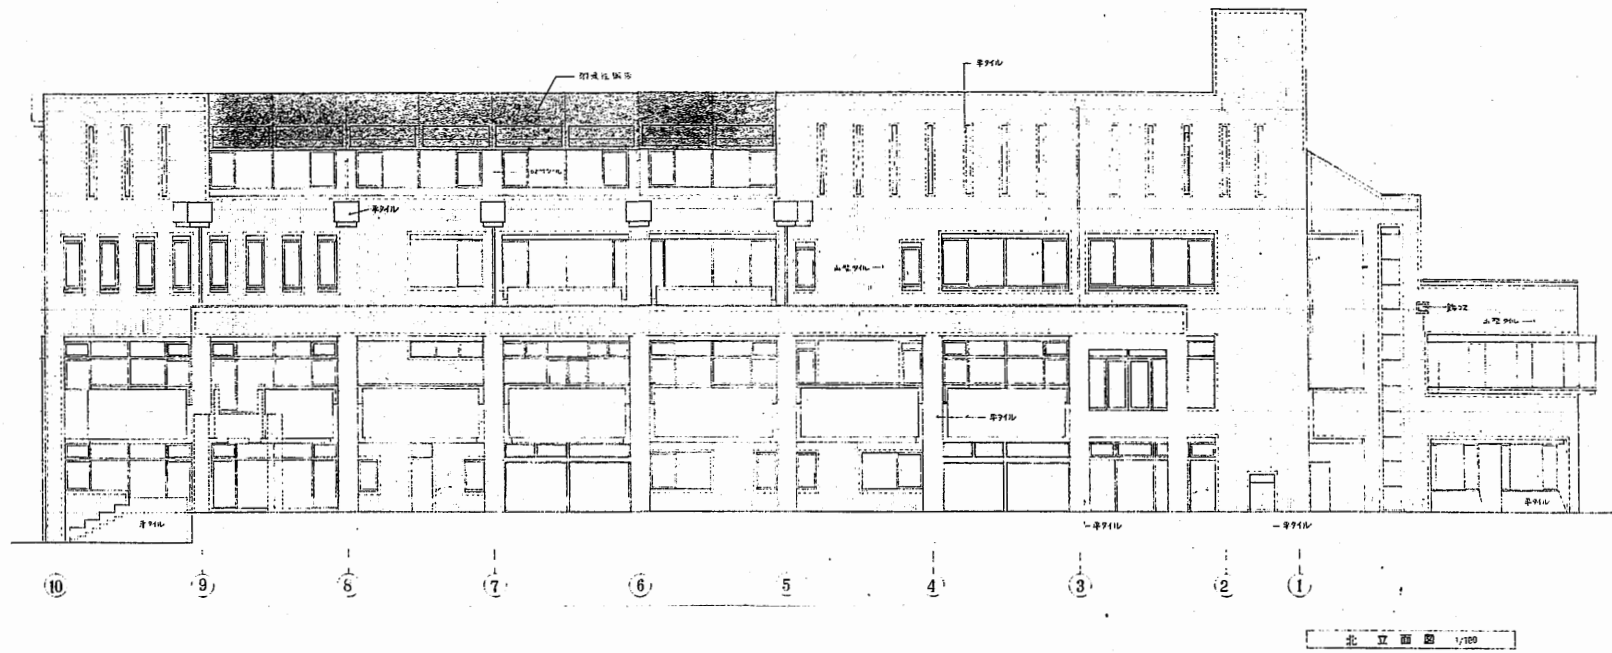

工事名	追浜行政センターほか9か所建築基準法第12条定期点検業務委託		設計者資格 氏名	級建築士登録第 号			課長	主査等	担当者	横須賀市 財政部 FM推進課
図面名称	立面図・断面図	図番	縮尺	N/S	作図	平成 年 月 日				

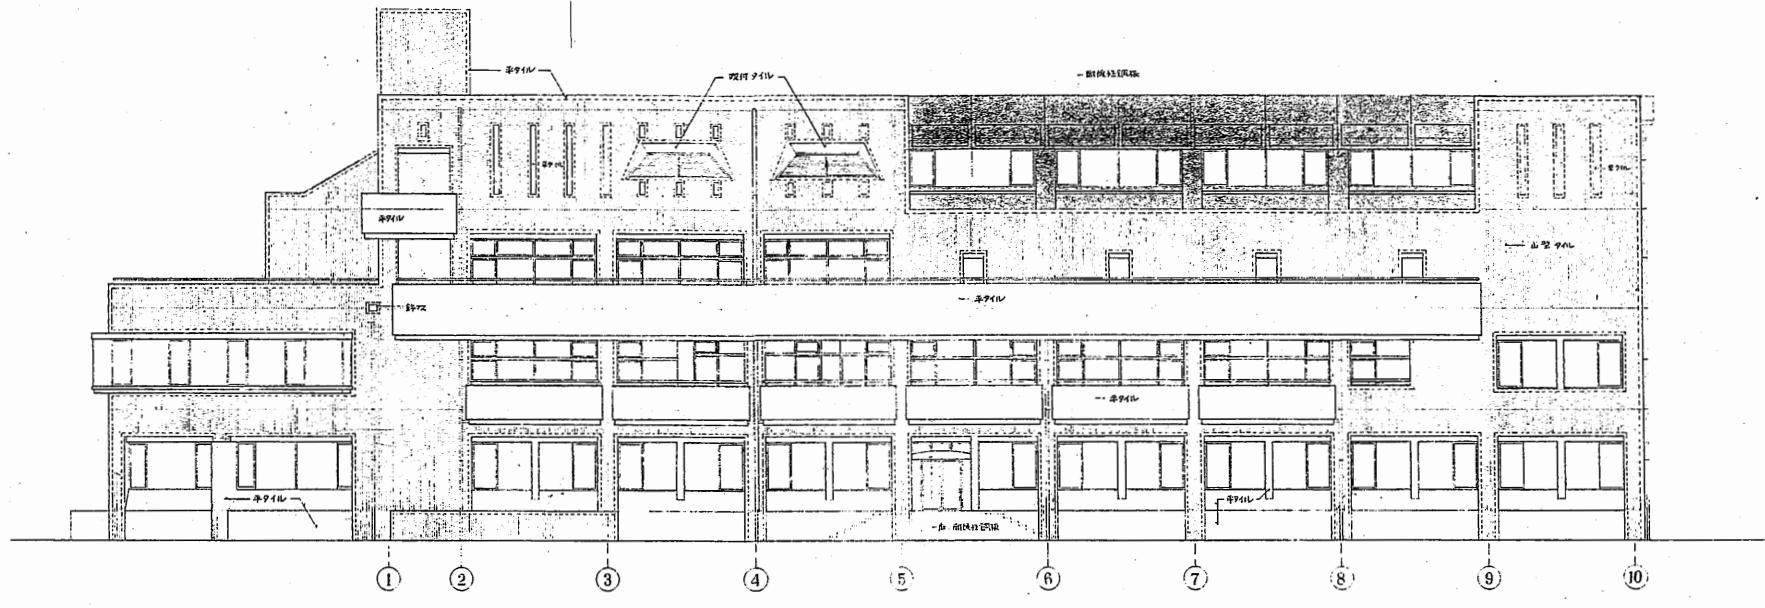


用立断面 1/100

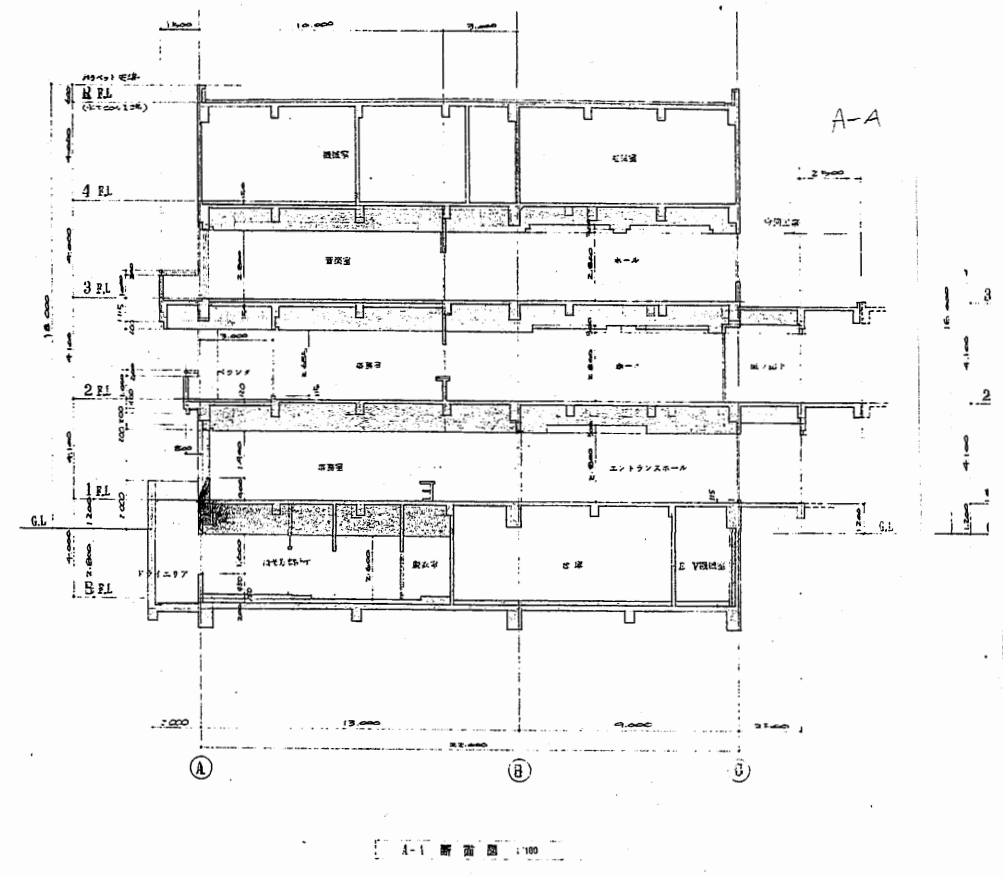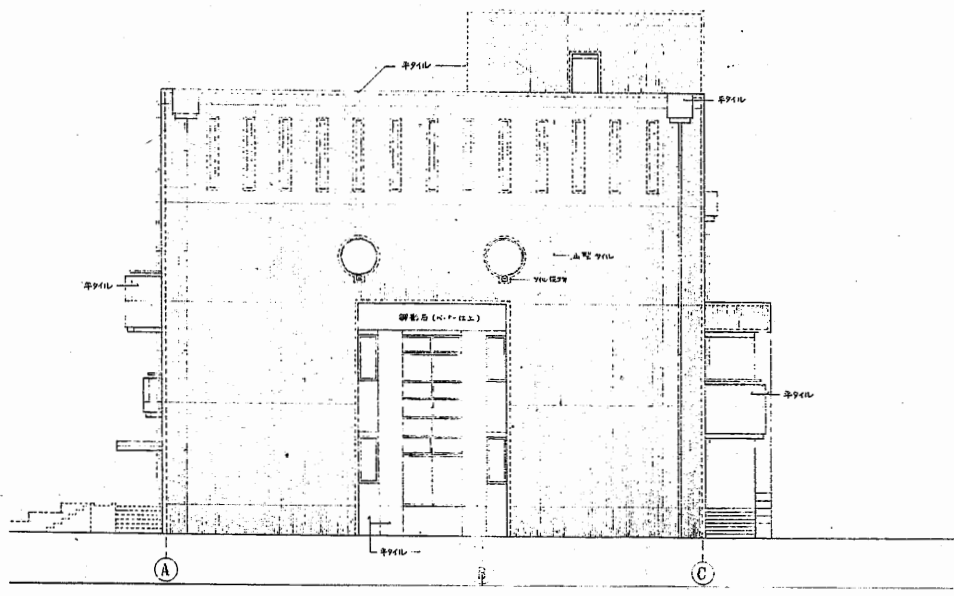

A-A 断面図 1/100


工事名	追浜行政センターほか9か所建築基準法第12条定期点検業務委託		設計者資格 氏名	級建築士登録第 号		課長	主査等	担当者	横須賀市 財政部 FM推進課
図面名称	立面図・断面図	図番	縮尺	N/S	作図	平成 年 月 日			

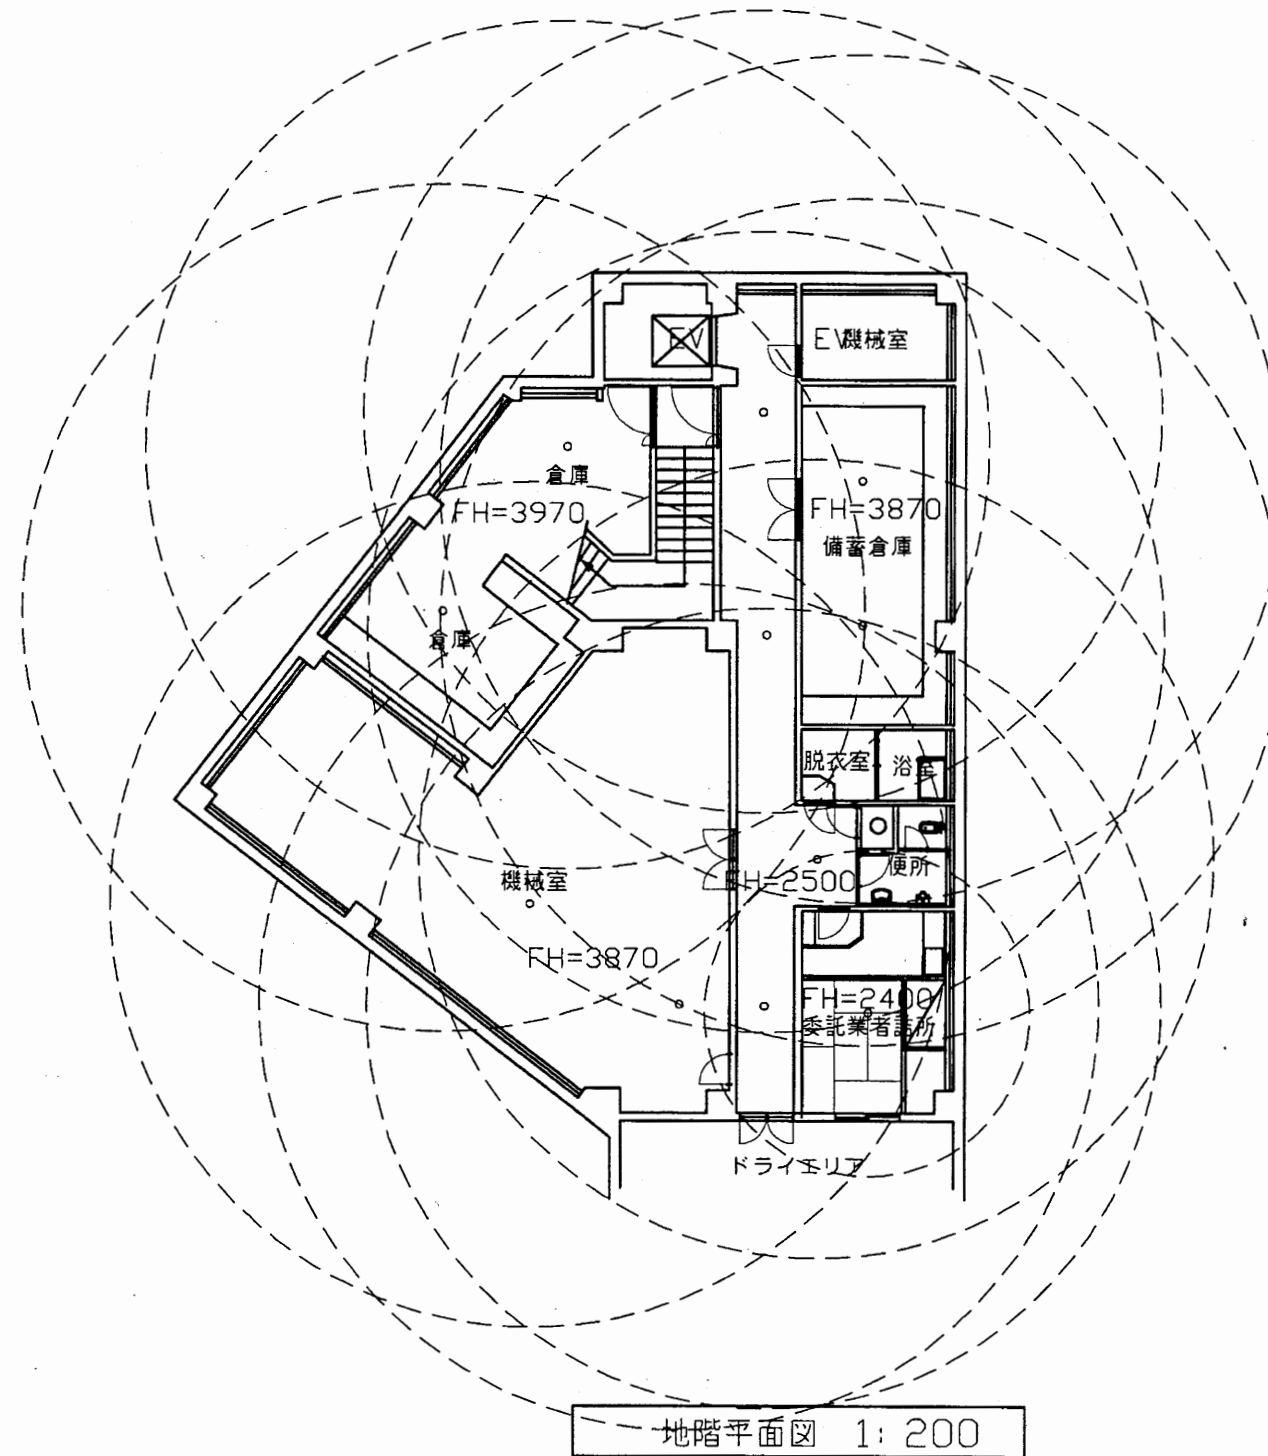

地階平面図 1:200


西行政C

工事名	追浜行政センターほか9か所建築基準法第12条定期点検業務委託			設計者資格 氏名	級建築士登録第 号			課長	主査等	担当者	横須賀市 財政部 FM推進課
図面名称	非常照明	図番	縮尺	1:200	作図	平成	年	月	日		

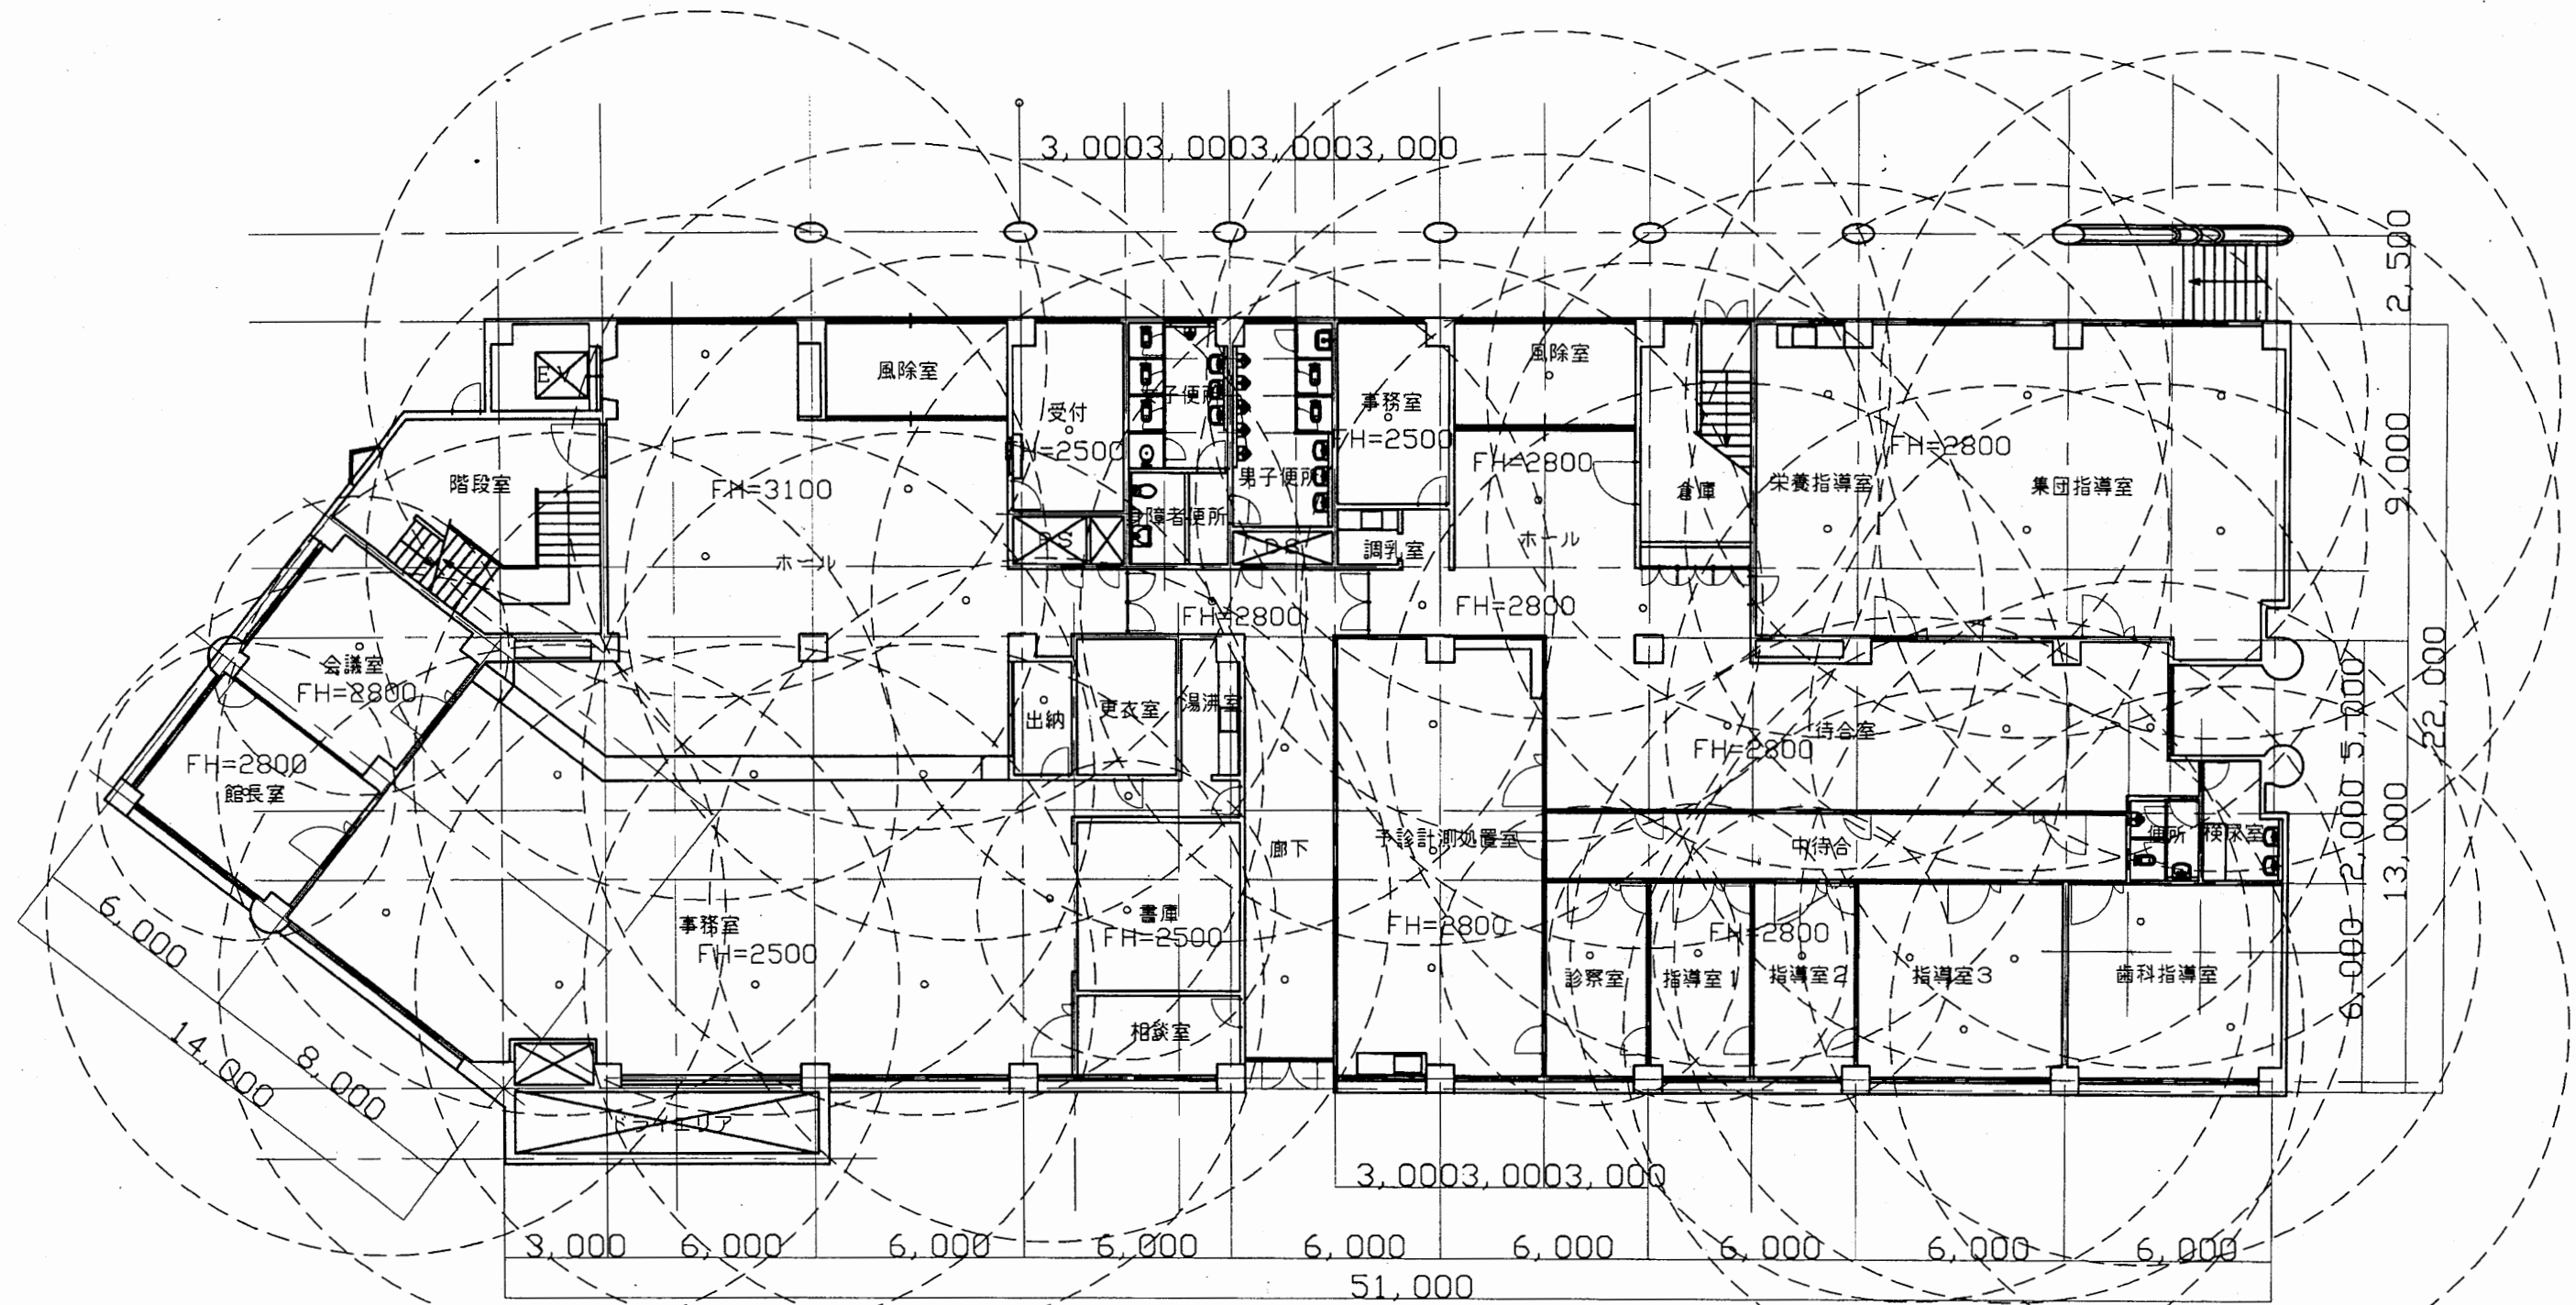

1階平面図 1:200


工事名	追浜行政センターほか9か所建築基準法第12条定期点検業務委託			設計者資格 氏名	級建築士登録第 号			課長	主査等	担当者	横須賀市 財政部 FM推進課
図面名称	非常照明	図番	縮尺	1:200	作図	平成	年	月	日		

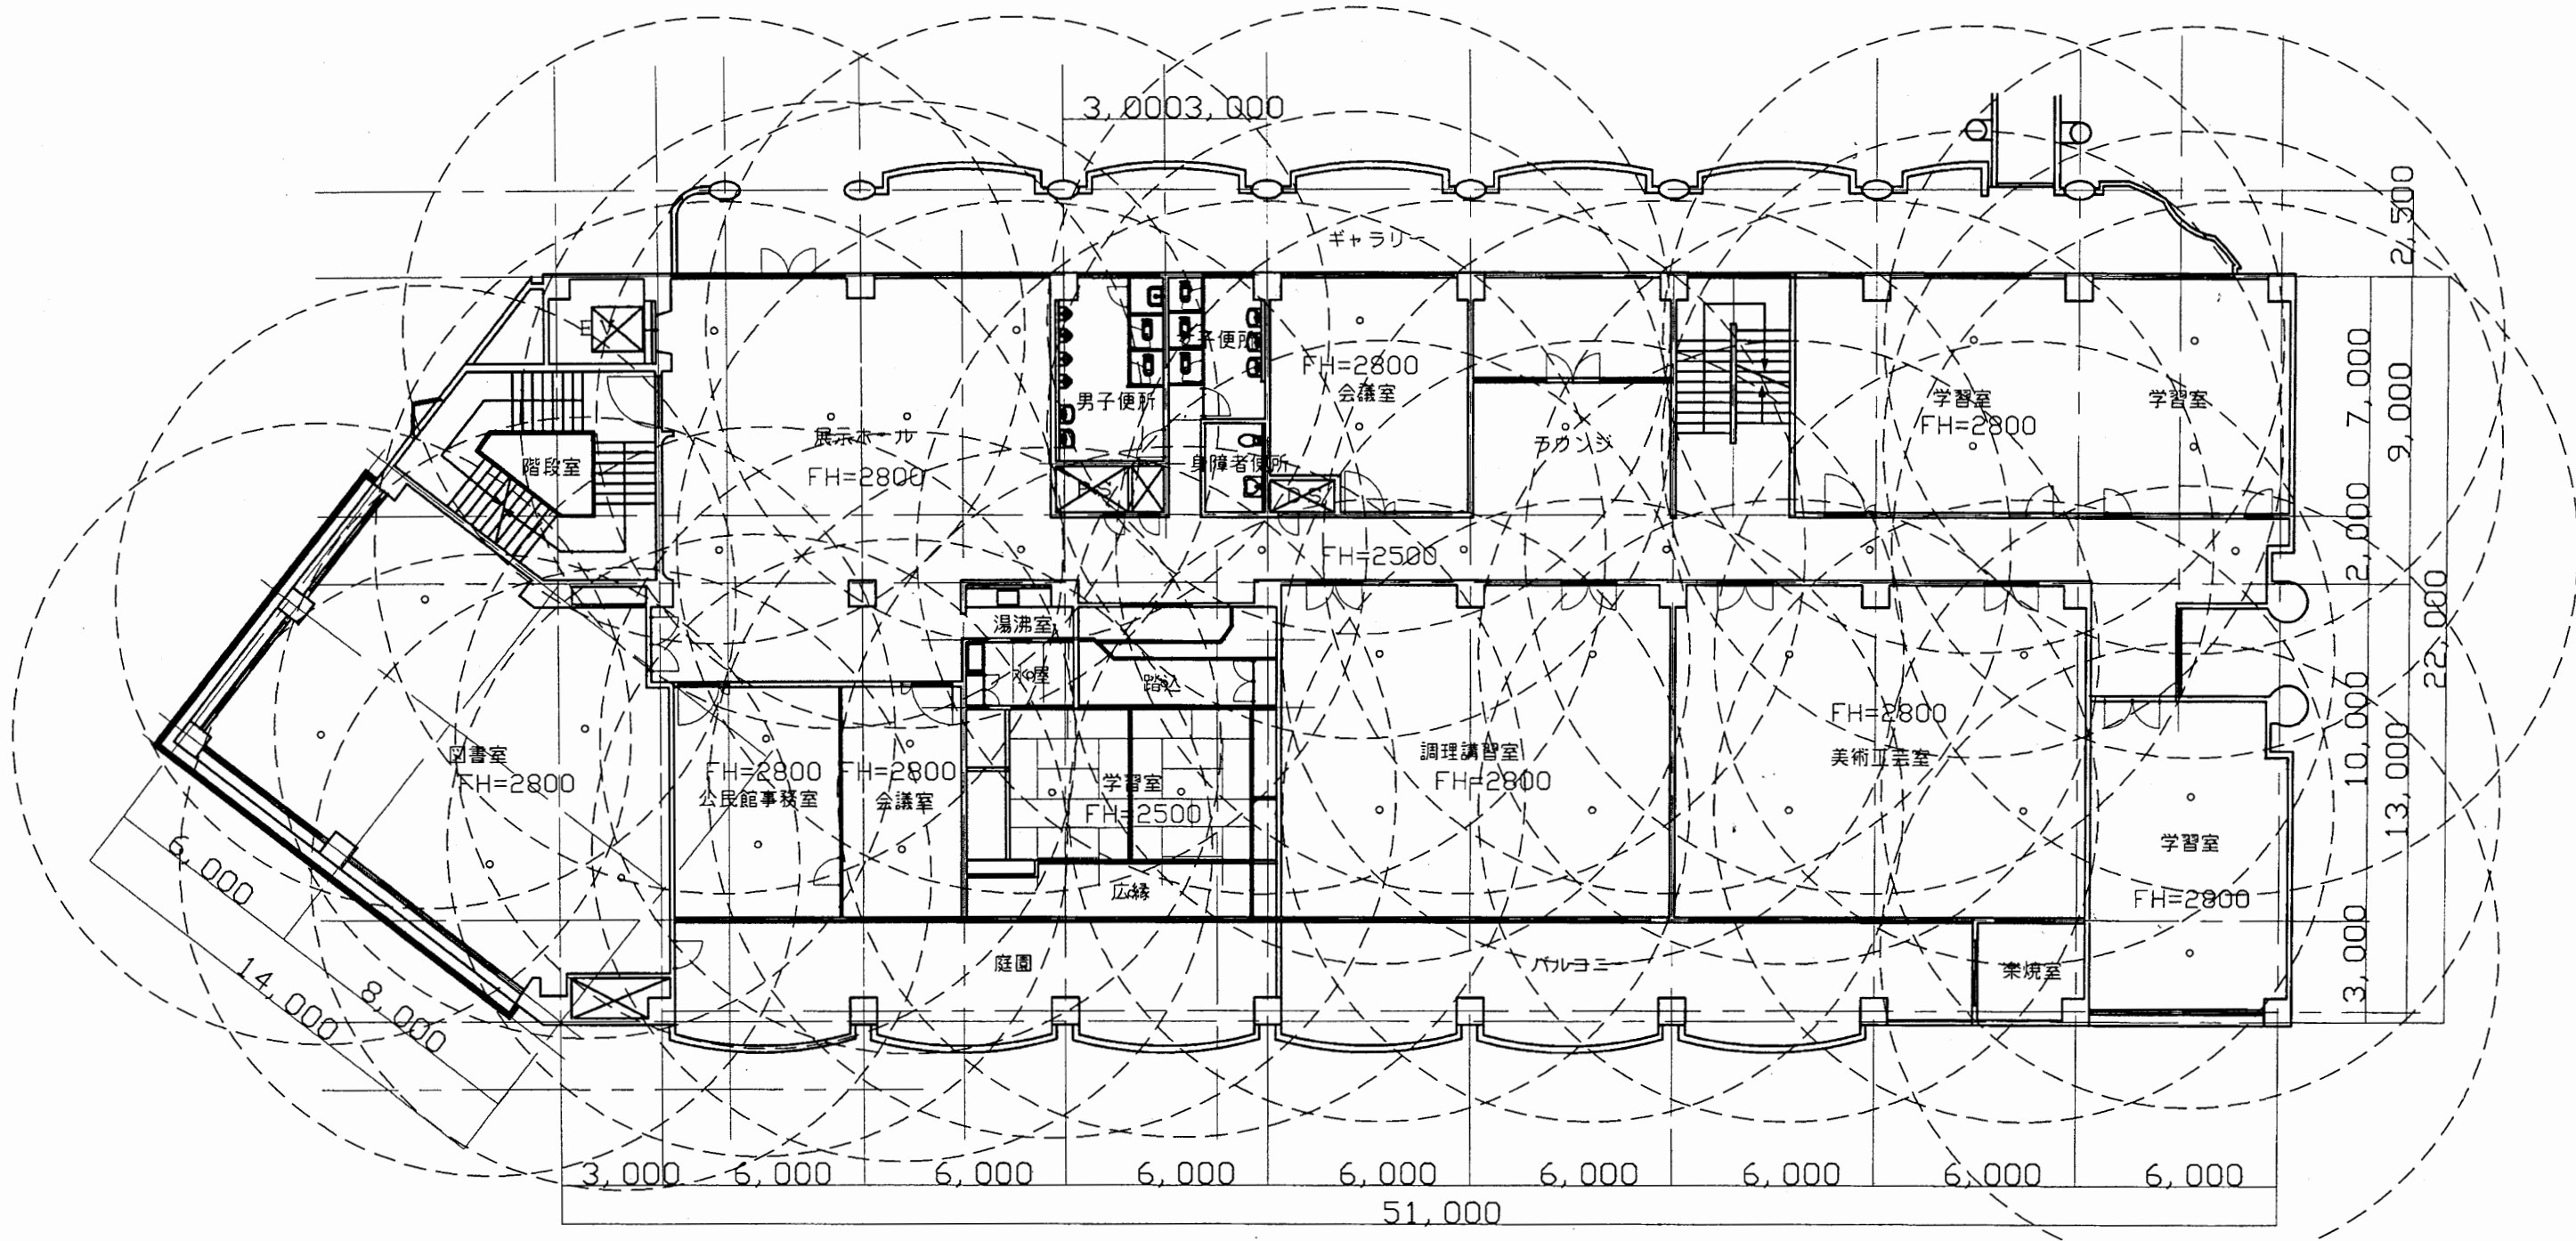

2階平面図 1: 200

西行政C


工事名	追浜行政センターほか9か所建築基準法第12条定期点検業務委託			設計者資格 氏名	級建築士登録第	号	課長	主査等	担当者	横須賀市 財政部 FM推進課
図面名称	非常照明	図番	縮尺	1:200	作図	平成 年 月 日				

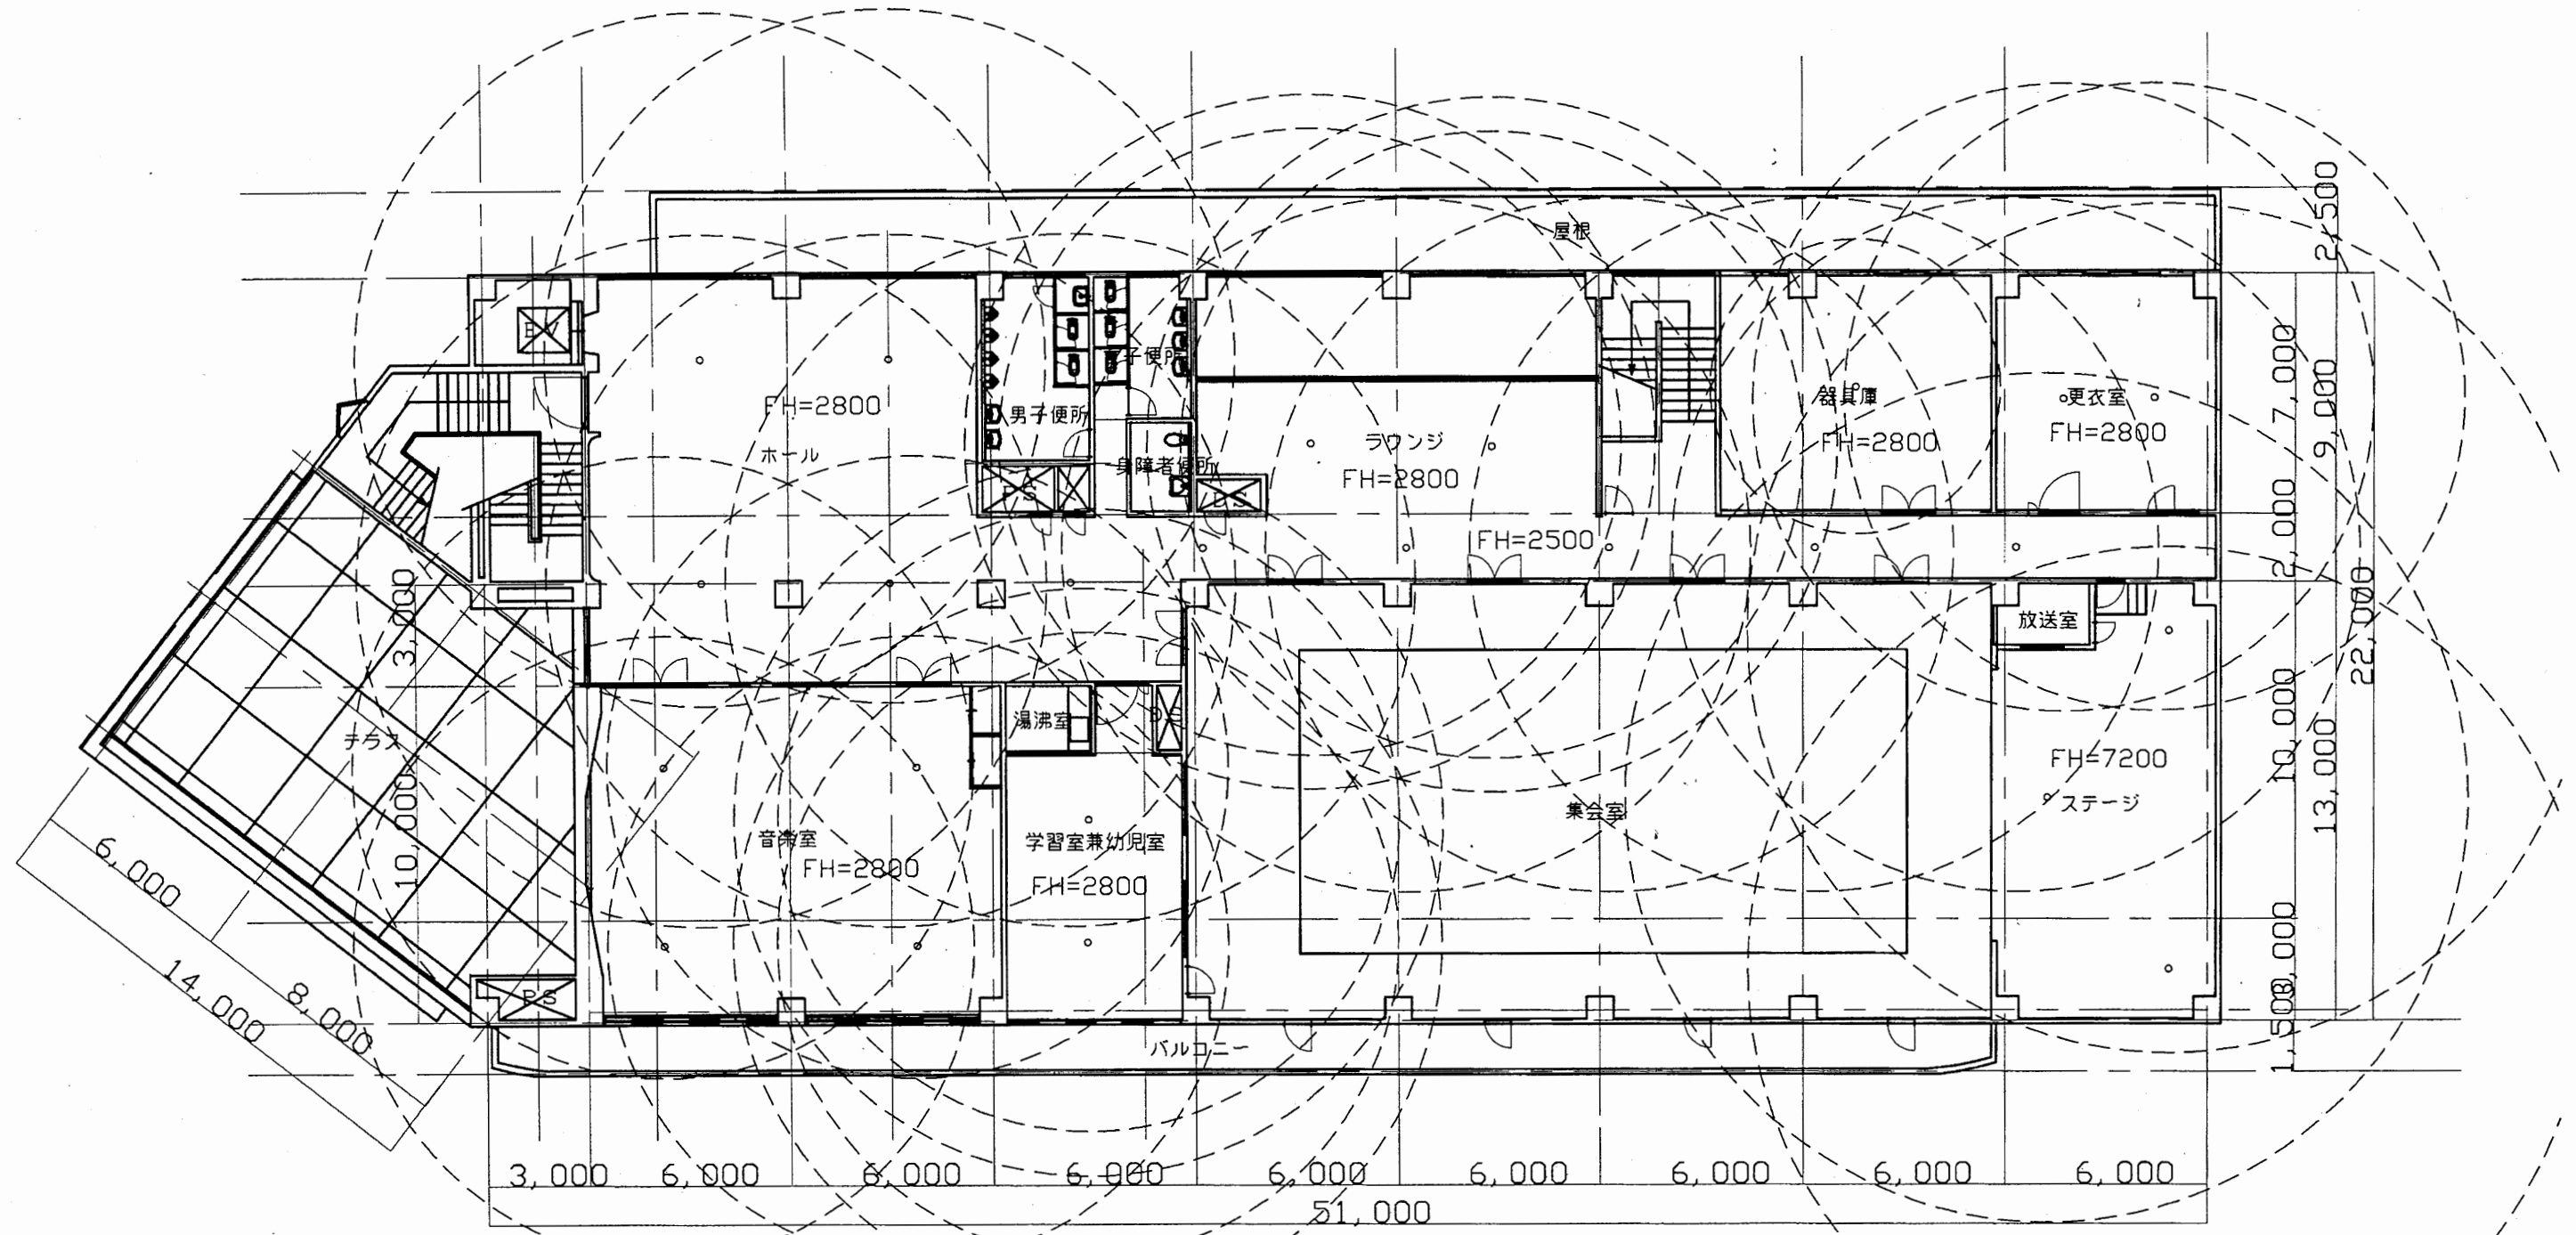

3階平面図 1:200

西行政C


工事名	追浜行政センターほか9か所建築基準法第12条定期点検業務委託			設計者資格 氏名	級建築士登録第 号			課長	主査等	担当者	横須賀市 財政部 FM推進課
図面名称	非常照明	図番	縮尺	1:200	作図	平成	年	月	日		

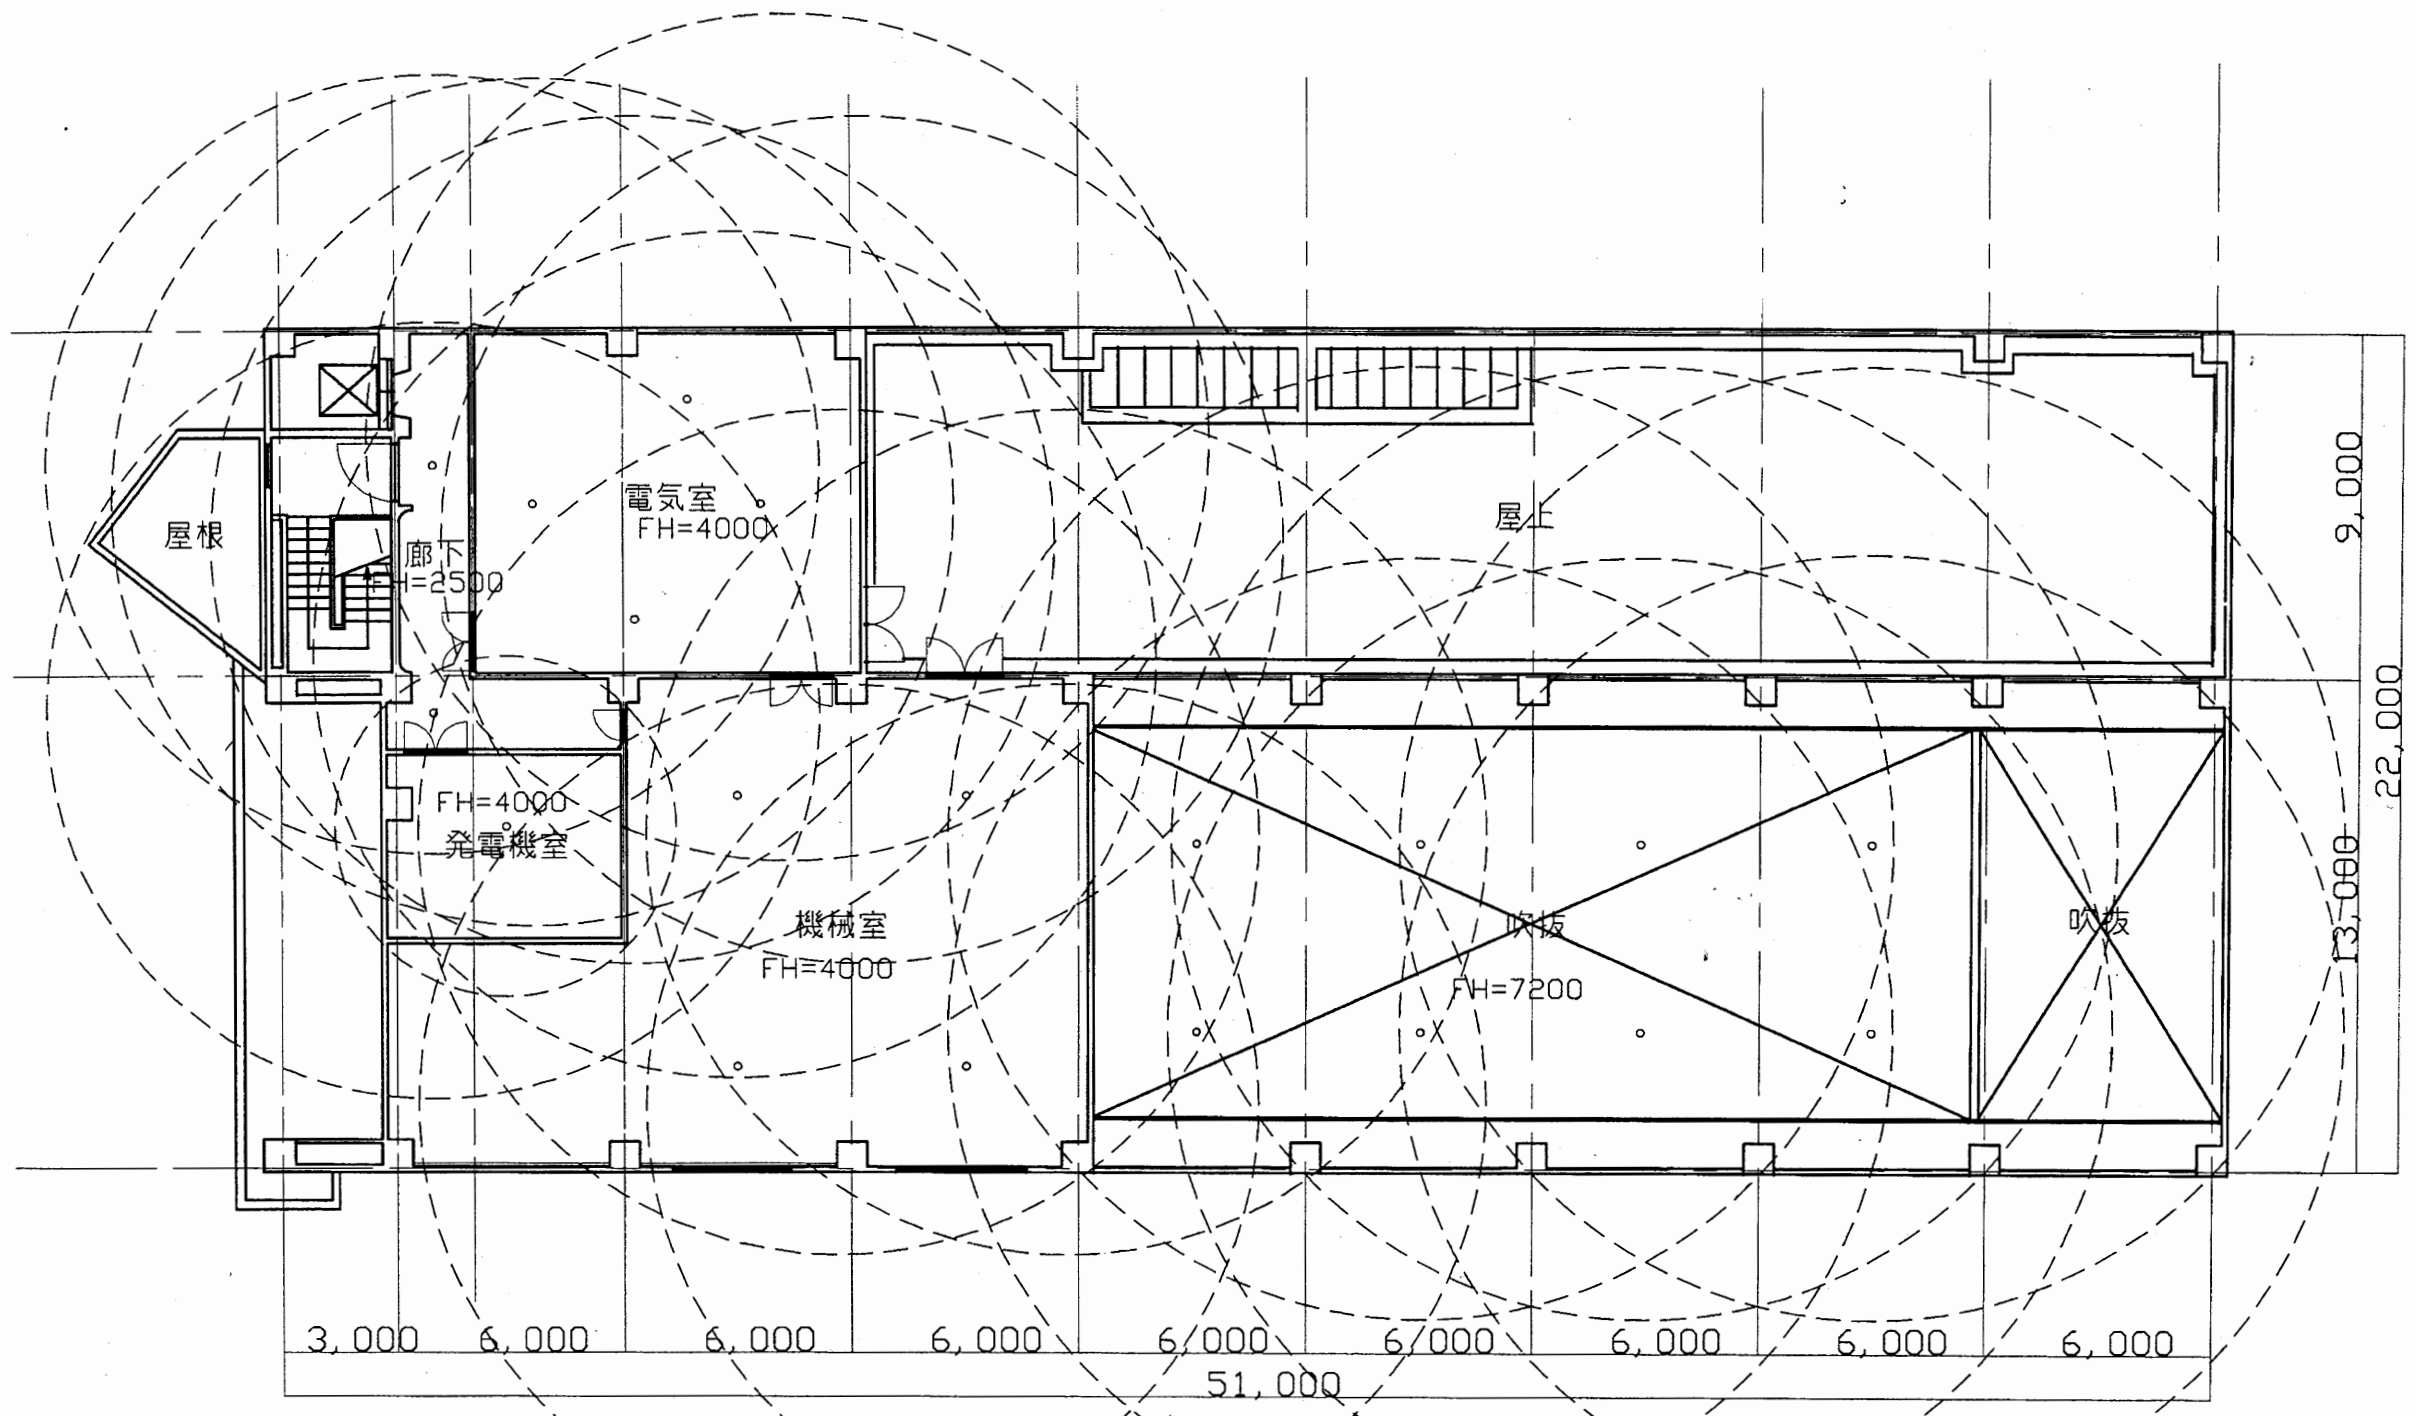


4階平面図 1:200

西行政C


工事名	追浜行政センターほか9か所建築基準法第12条定期点検業務委託			設計者資格 氏名	級建築士登録第 号			課長	主査等	担当者	横須賀市 財政部 FM推進課
図面名称	非常照明	図番	縮尺	1:200	作図	平成	年	月	日		

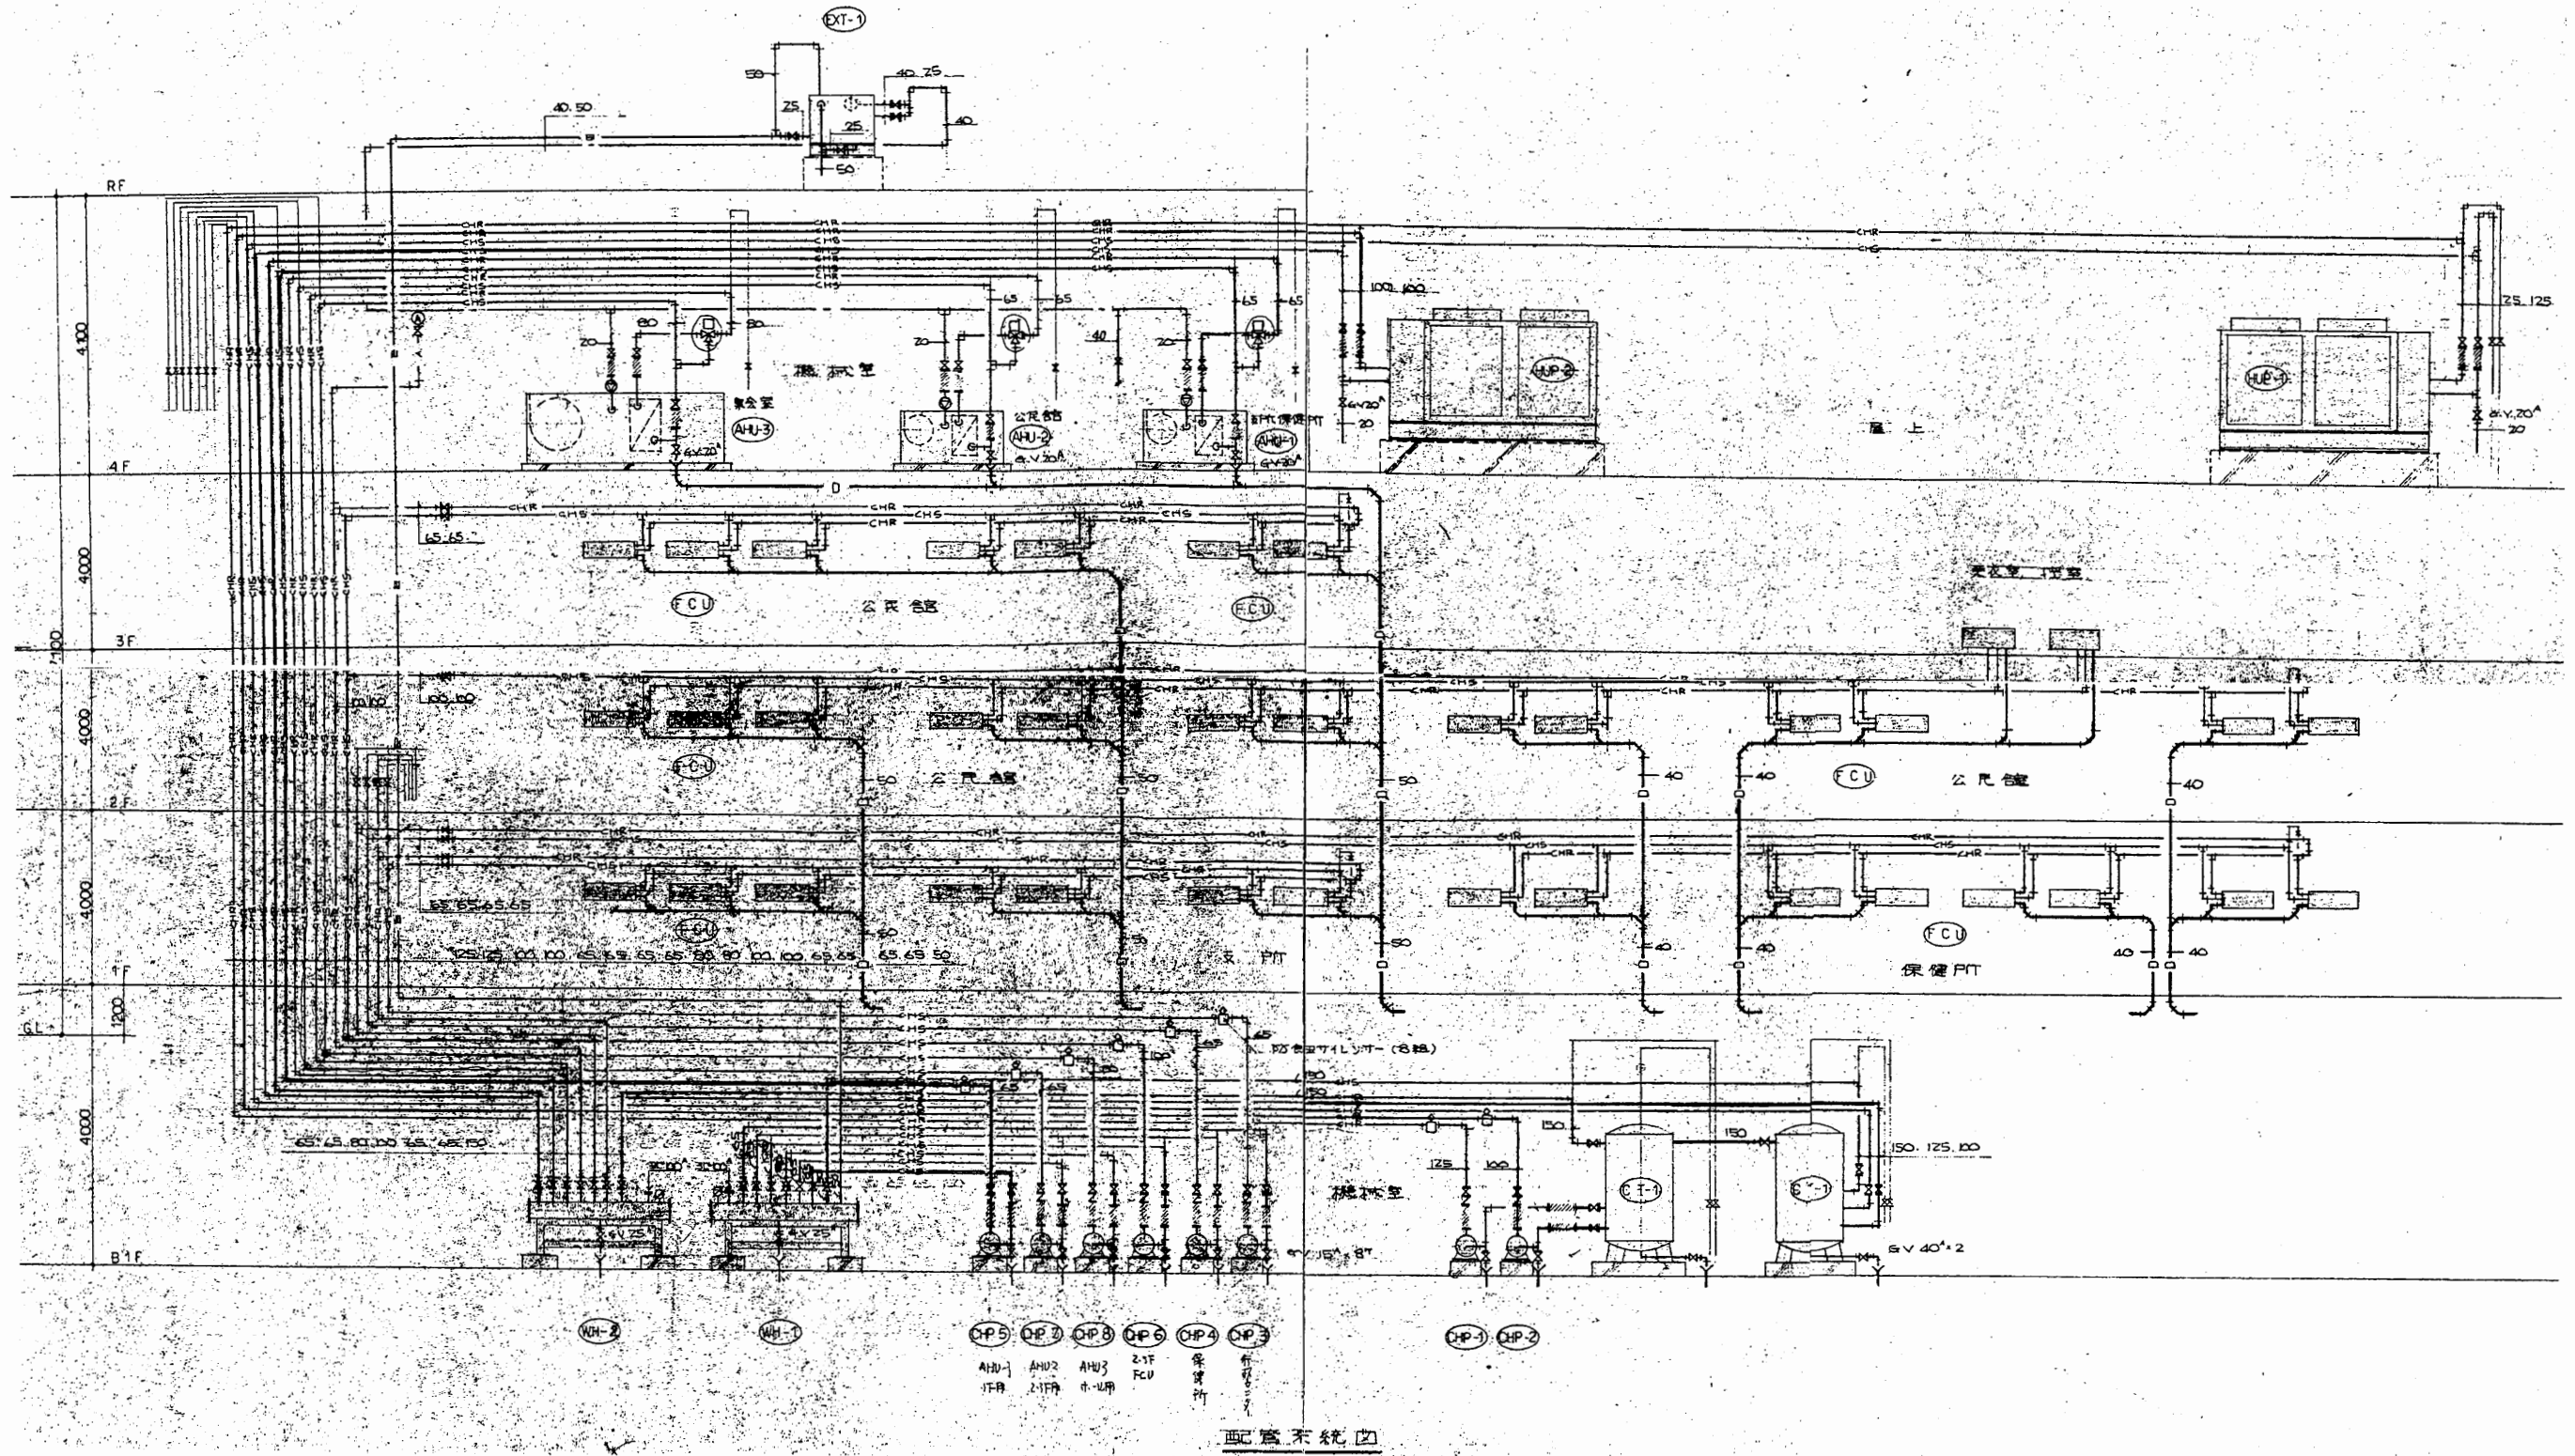

工事名	追浜行政センターほか9か所建築基準法第12条定期点検業務委託		設計者資格 氏名	級建築士登録第 号		課長	主査等	担当者	横須賀市 財政部 FM推進課
図面名称	設備図	図番	縮尺	NS	作図	平成	年	月	

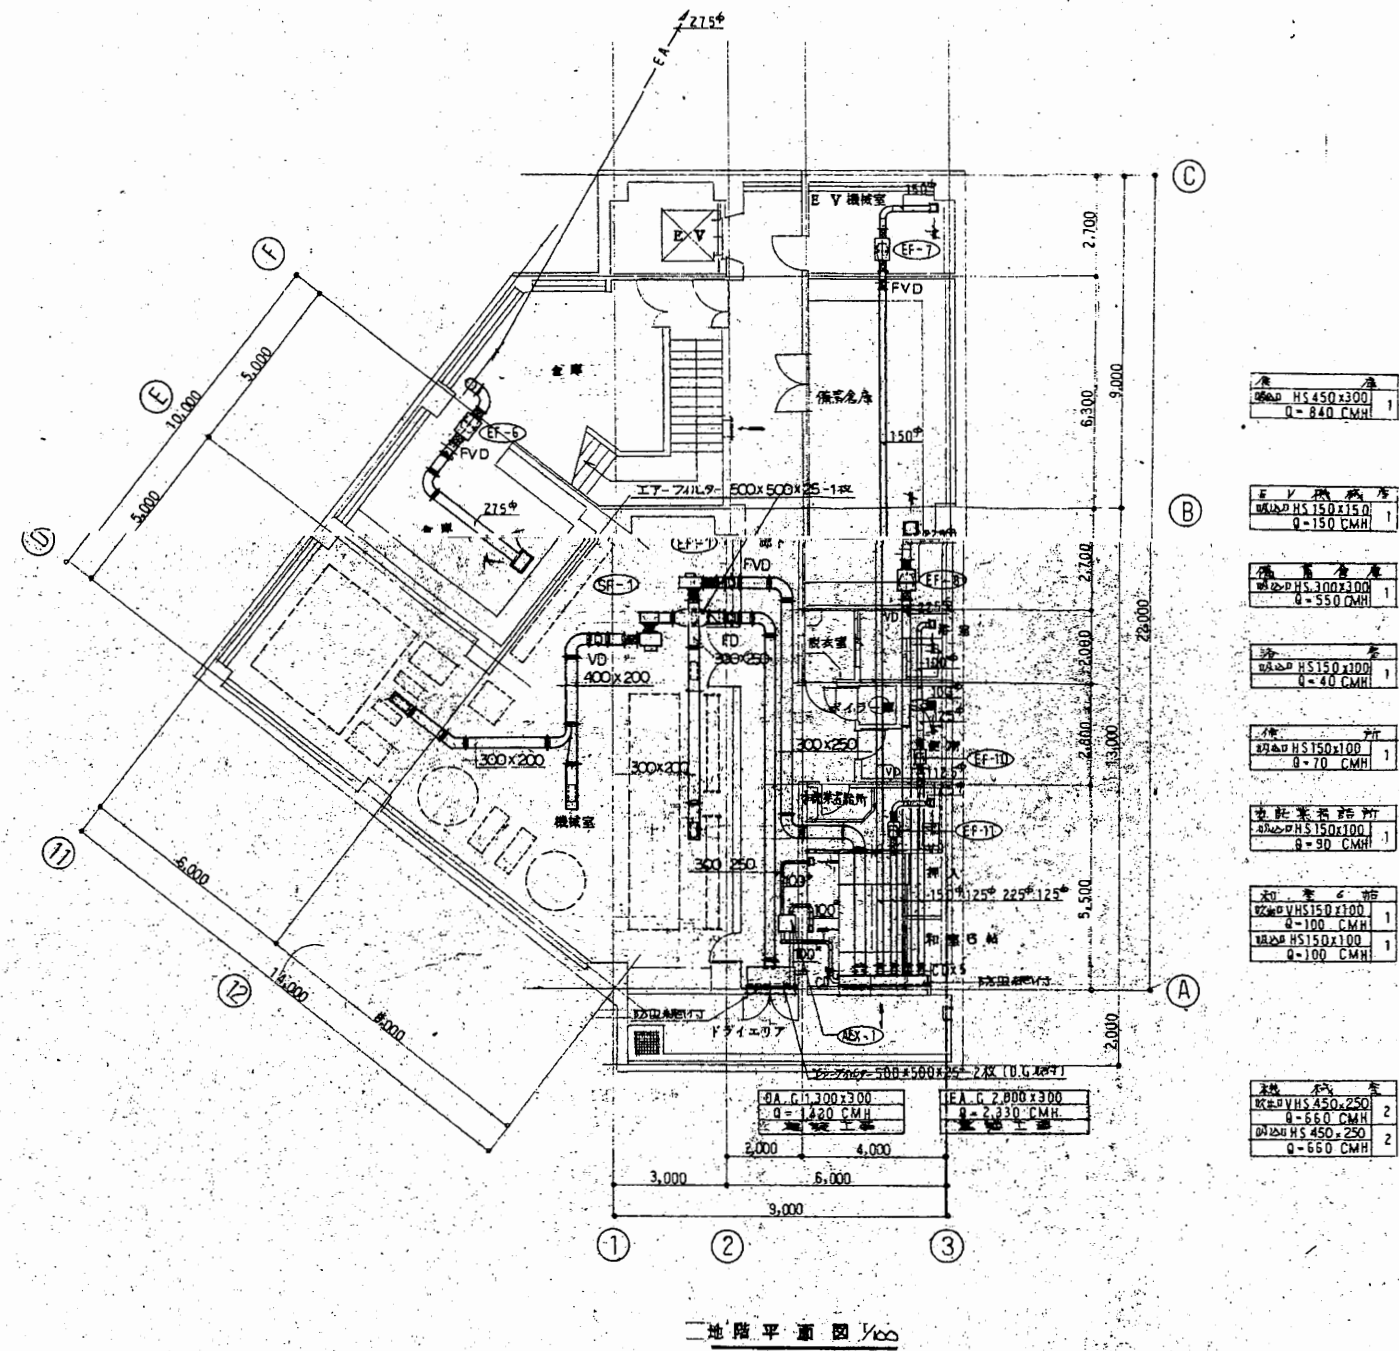


工事名	追浜行政センターほか9か所建築基準法第12条定期点検業務委託			設計者資格 氏名	級建築士登録第 号			課長	主査等	担当者	横須賀市 財政部 FM推進課
図面名称	設備図	図番	縮尺	NS	作図	平成	年	月	日		

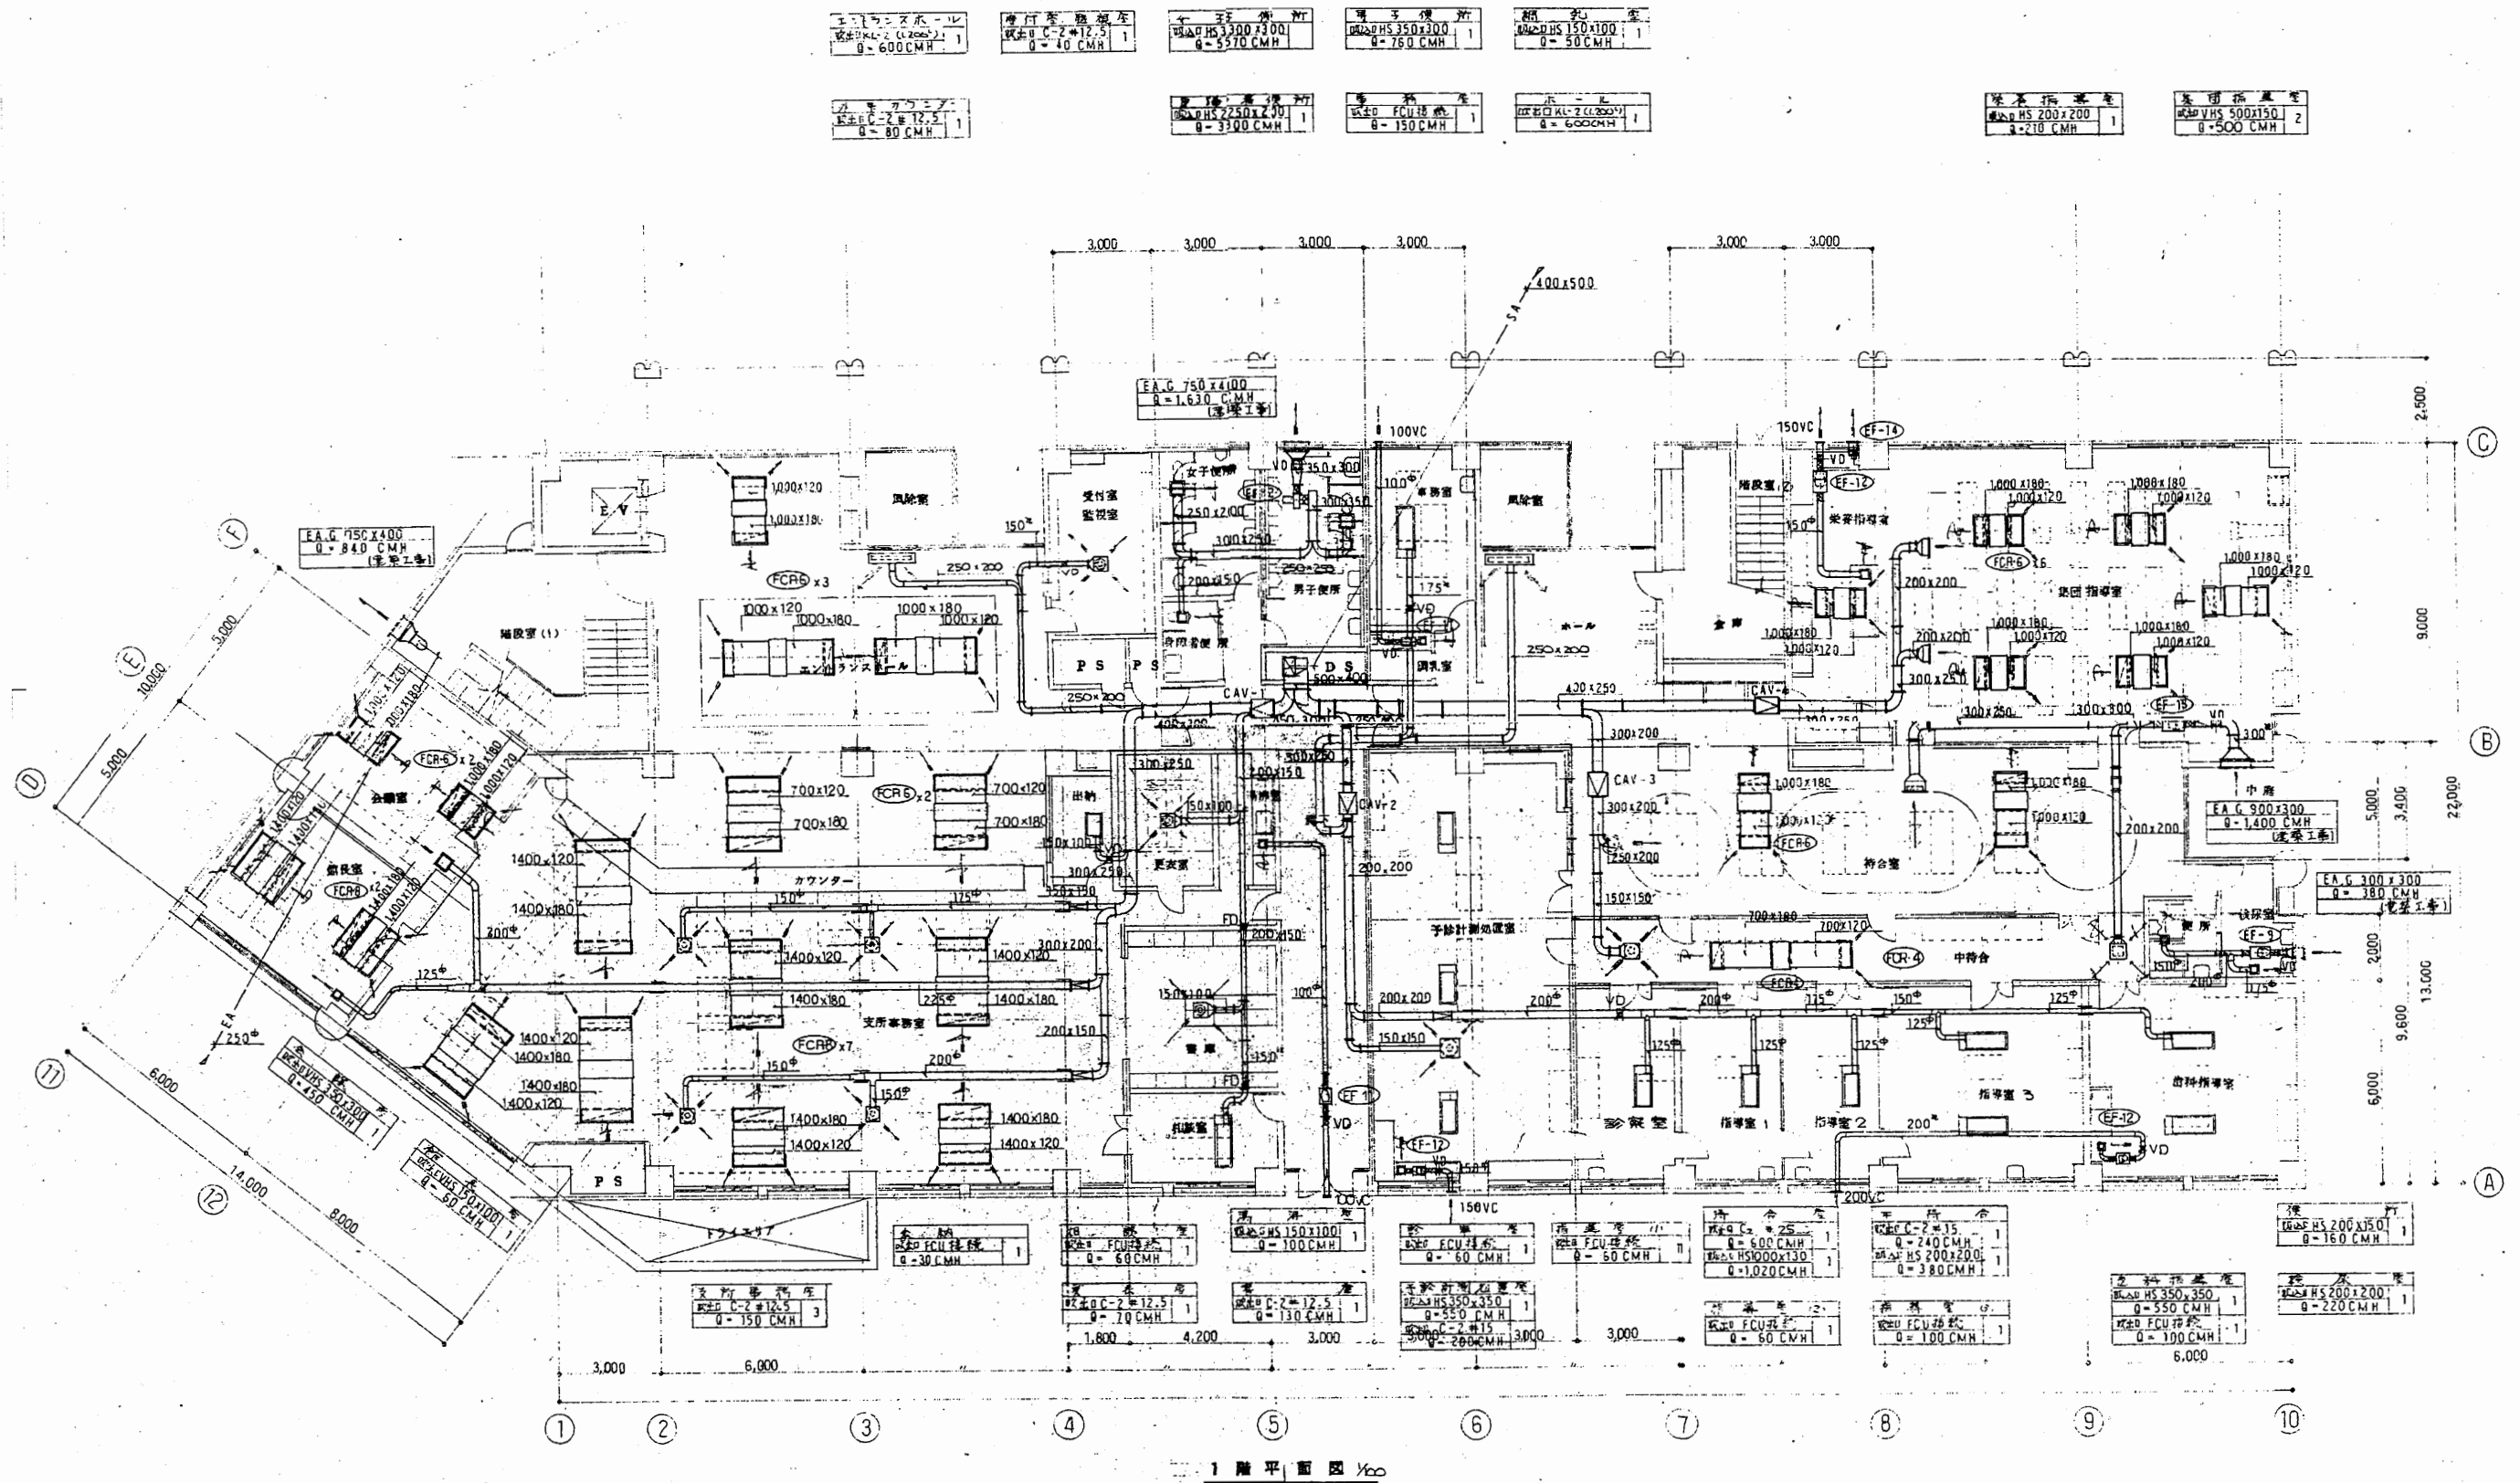

西行政C


工事名	追浜行政センターほか9か所建築基準法第12条定期点検業務委託			設計者資格 氏名	級建築士登録第 号			課長	主査等	担当者	横須賀市 財政部 FM推進課
図面名称	設備図	図番	縮尺	NS	作図	平成	年	月	日		

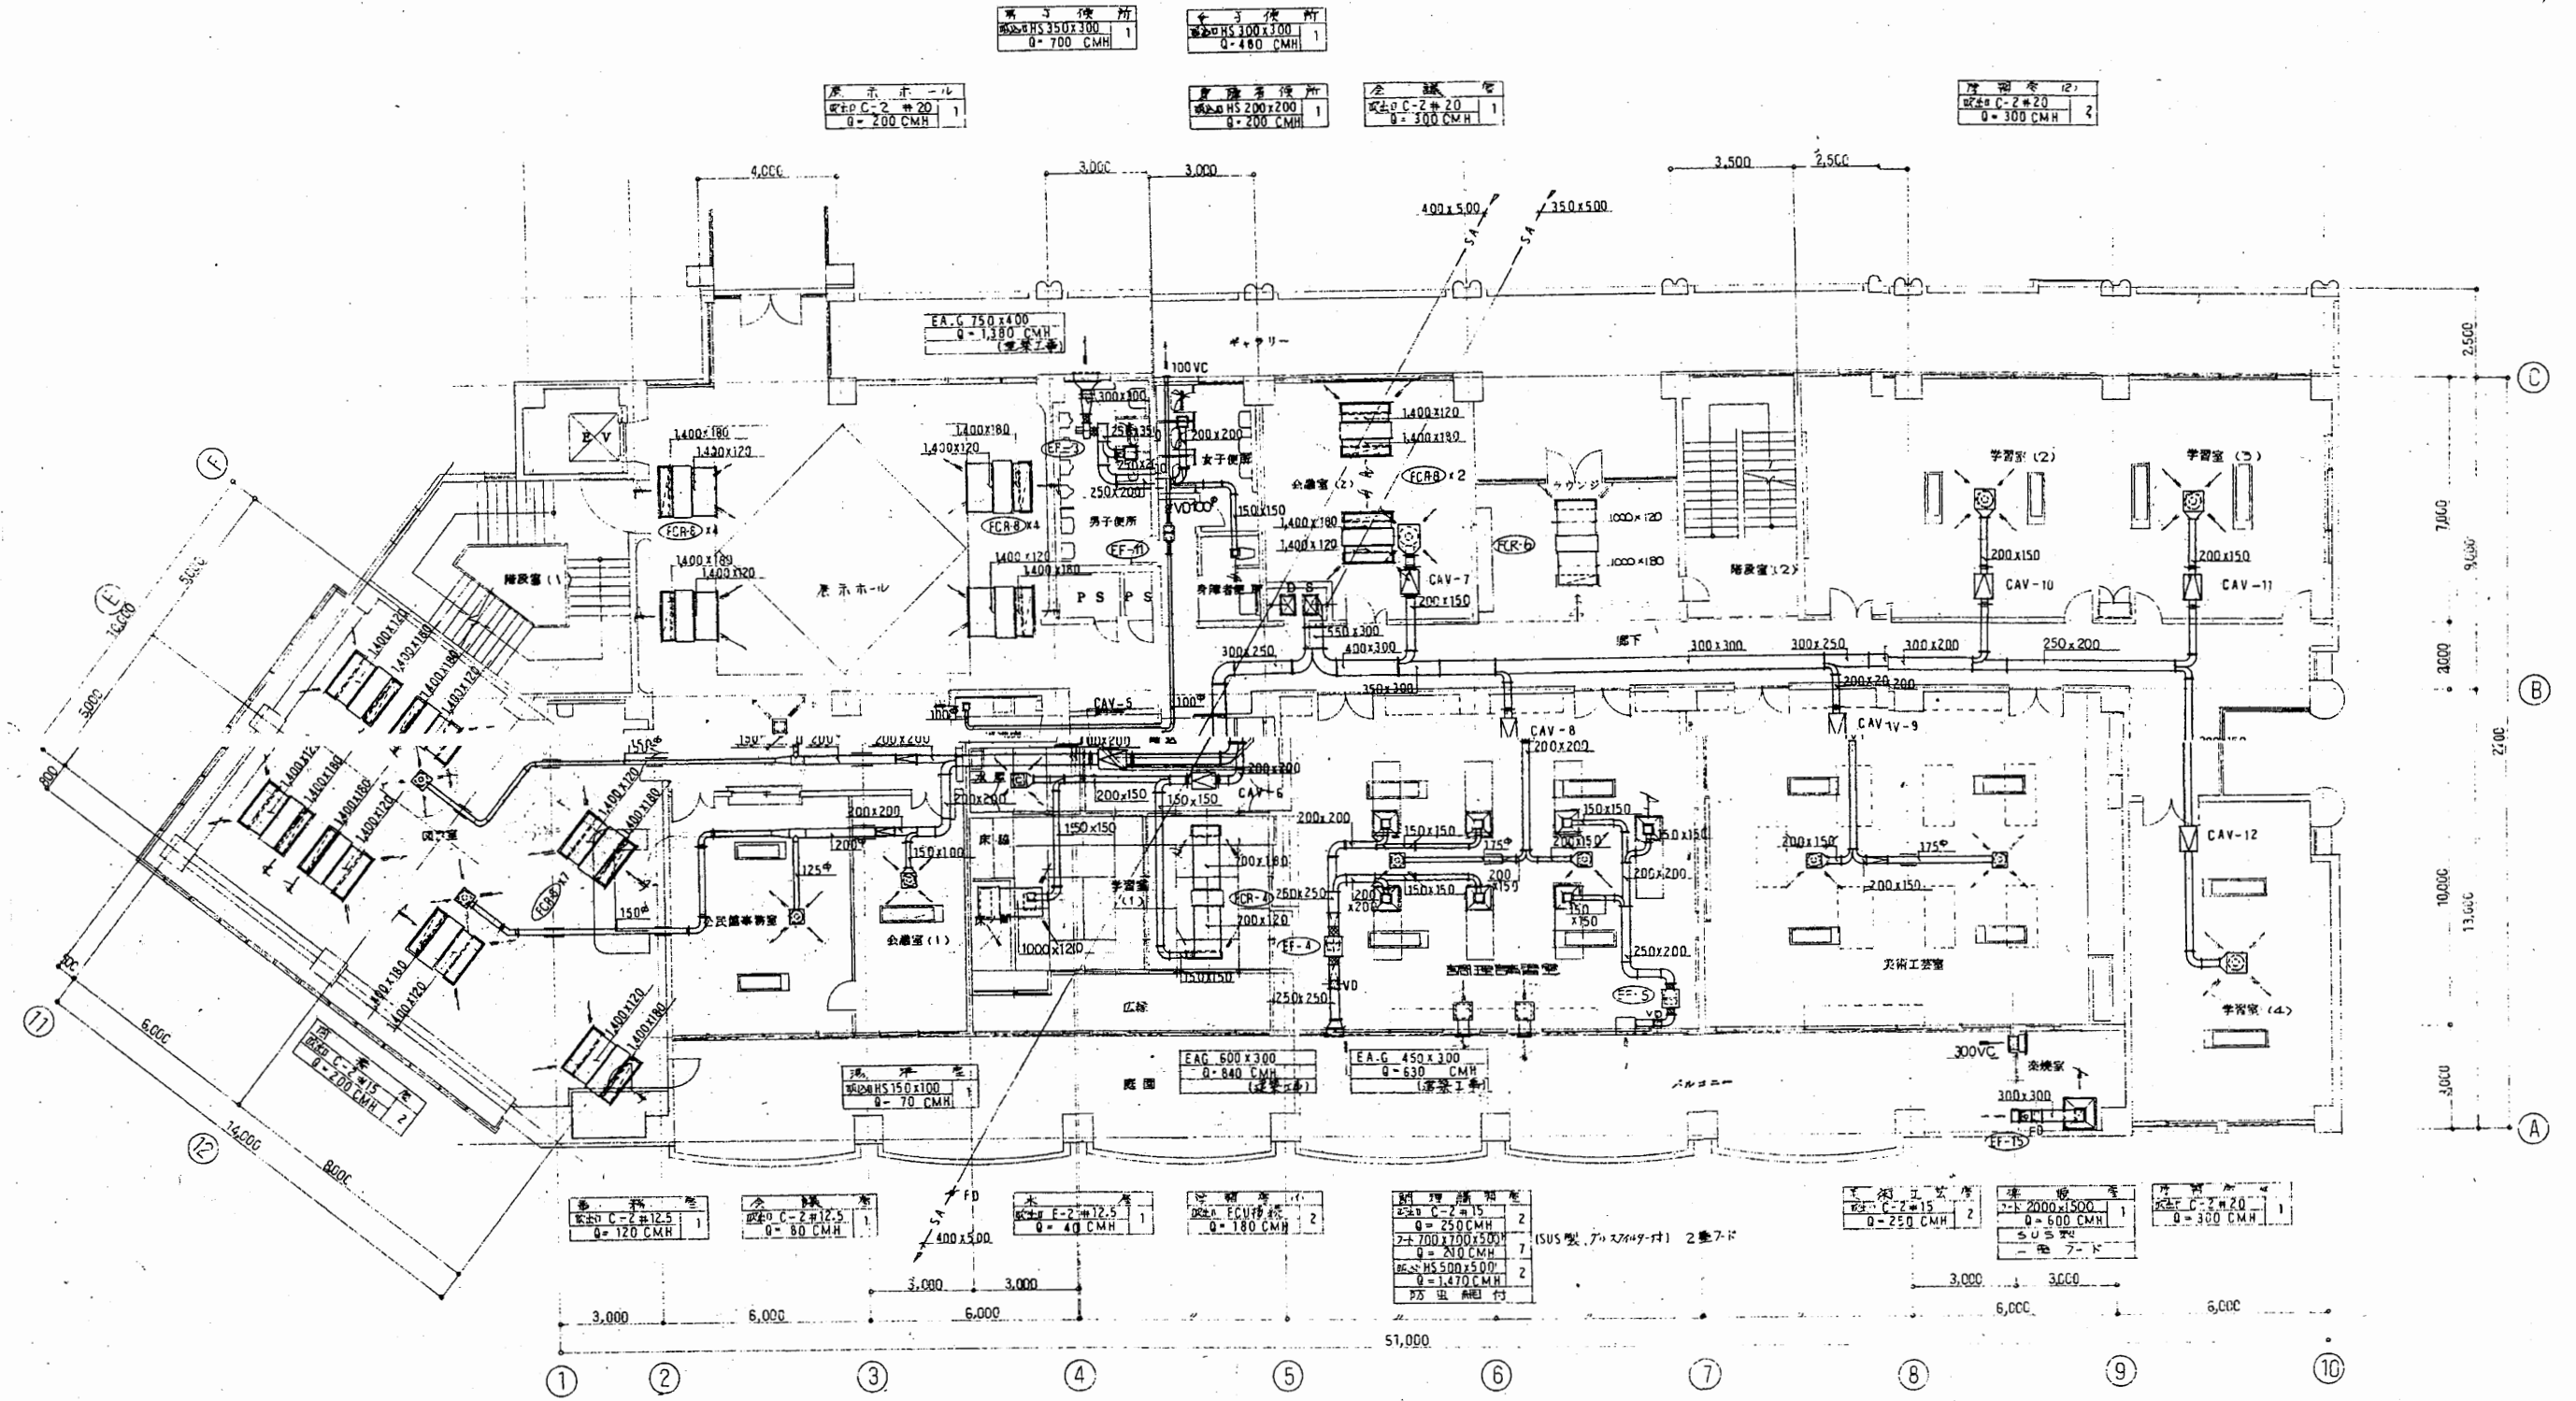

2階平面図 1/60


西行政C

工事名	追浜行政センターほか9か所建築基準法第12条定期点検業務委託			設計者資格 氏名	級建築士登録第 _____ 号			課長	主査等	担当者	横須賀市 財政部 FM推進課
図面名称	設備図	図番	縮尺	NS	作図	平成 年 月 日					

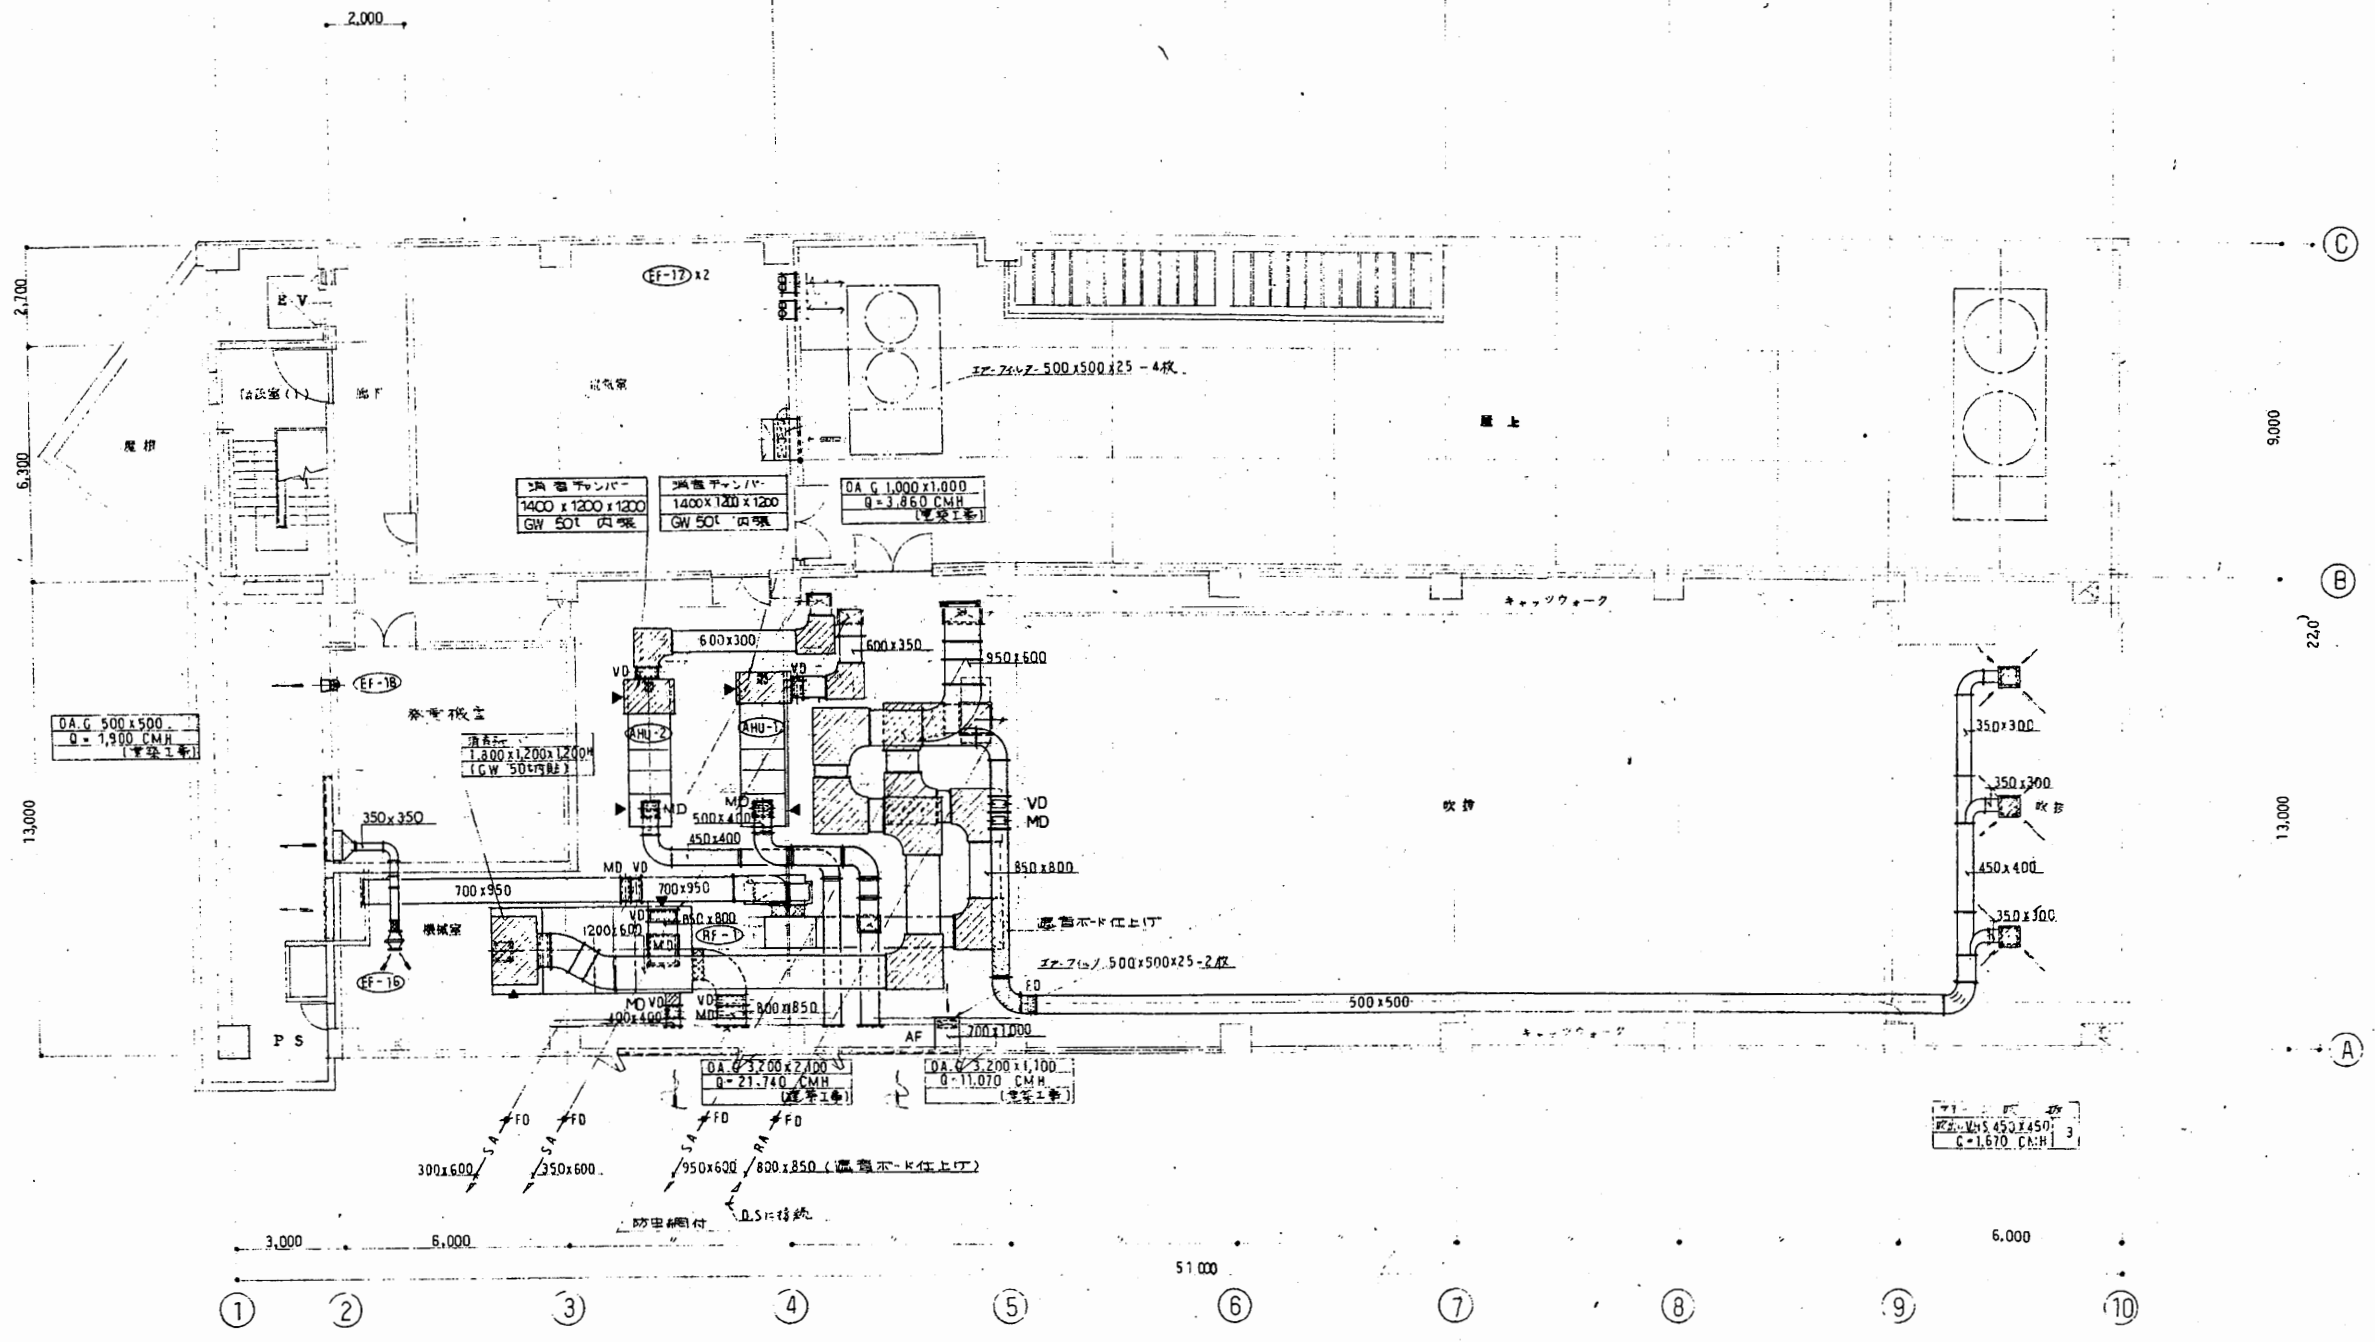

西行政C


工事名	追浜行政センターほか9か所建築基準法第12条定期点検業務委託			設計者資格 氏名	級建築士登録第 号			課長	主査等	担当者	横須賀市 財政部 FM推進課
図面名称	設備図	図番	縮尺	NS	作図	平成	年	月	日		

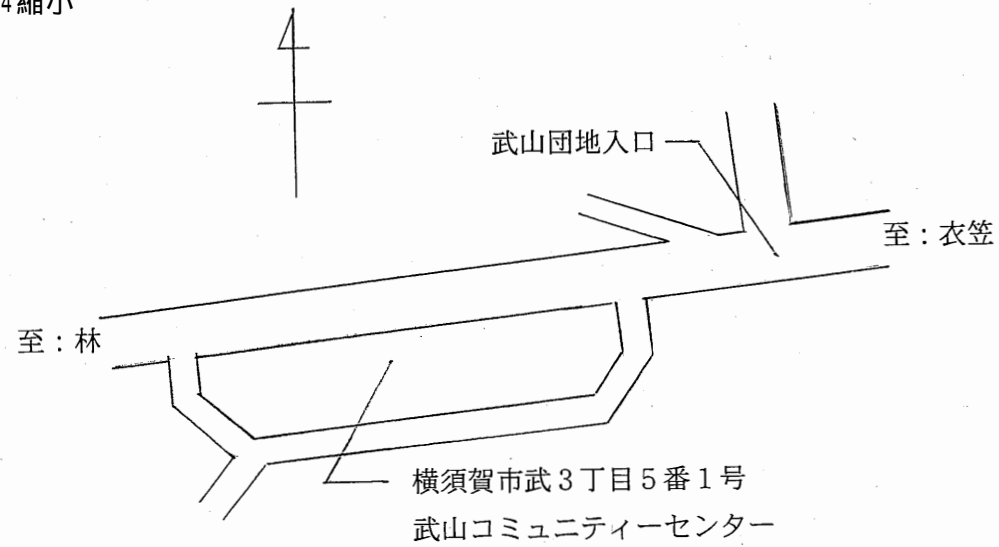

横須賀市武3丁目5番1号
武山コミュニティーセンター


案内図

主要用途	地域自治活動センター、青少年の家			
構造規模	鉄筋コンクリート(一部鉄骨造) 階数・地上2階			
建築面積	1179.97㎡ (外構工事プロパン庫・ゴミ置場3.0㎡含)			
延床面積	1659.98㎡ (外構工事プロパン庫・ゴミ置場3.0㎡含)			
床面積	1階	2階	計	
A棟	1088.00㎡	511.16㎡	71.82㎡	1659.98㎡
B棟	9.00㎡			9.00㎡
計	1077.00㎡	511.16㎡	71.82㎡	1659.98㎡
敷ぺい率	39.81% < 60%			
容積率	56.04% < 200%			
高さ	軒高 11.102m		最高高さ12.600m	

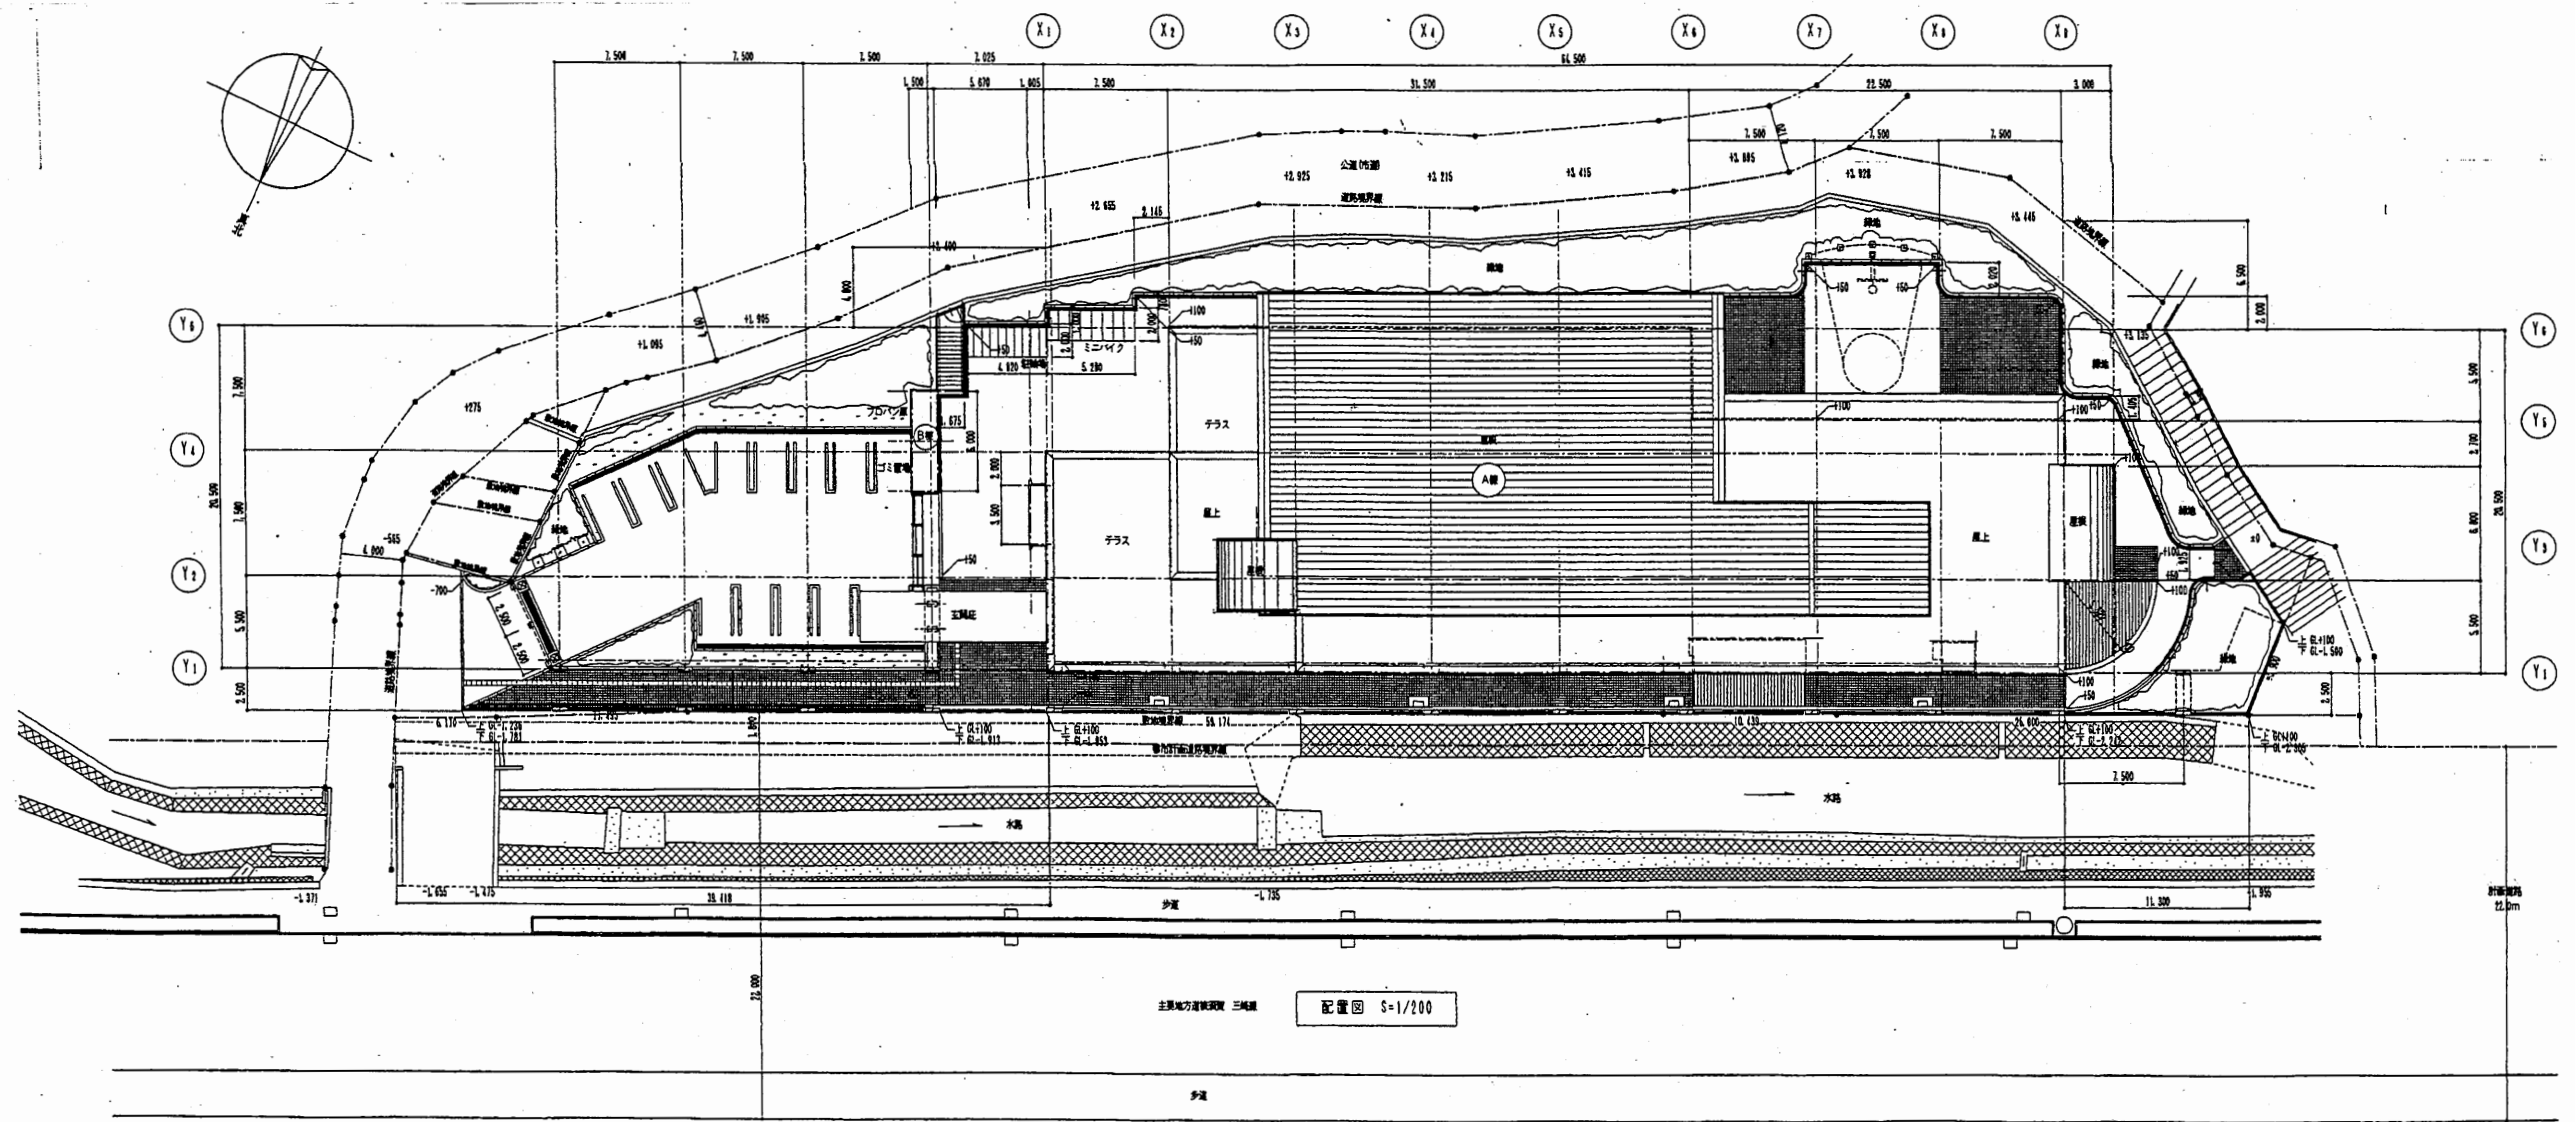

武山コミュ


工事名	追浜行政センターほか9か所建築基準法第12条定期点検業務委託		設計者資格 氏名	級建築士登録第 号		課長	主査等	担当者	横須賀市 財政部 FM推進課
図面名称	案内図・配置図	図番	縮尺	作図	平成 年 月 日				

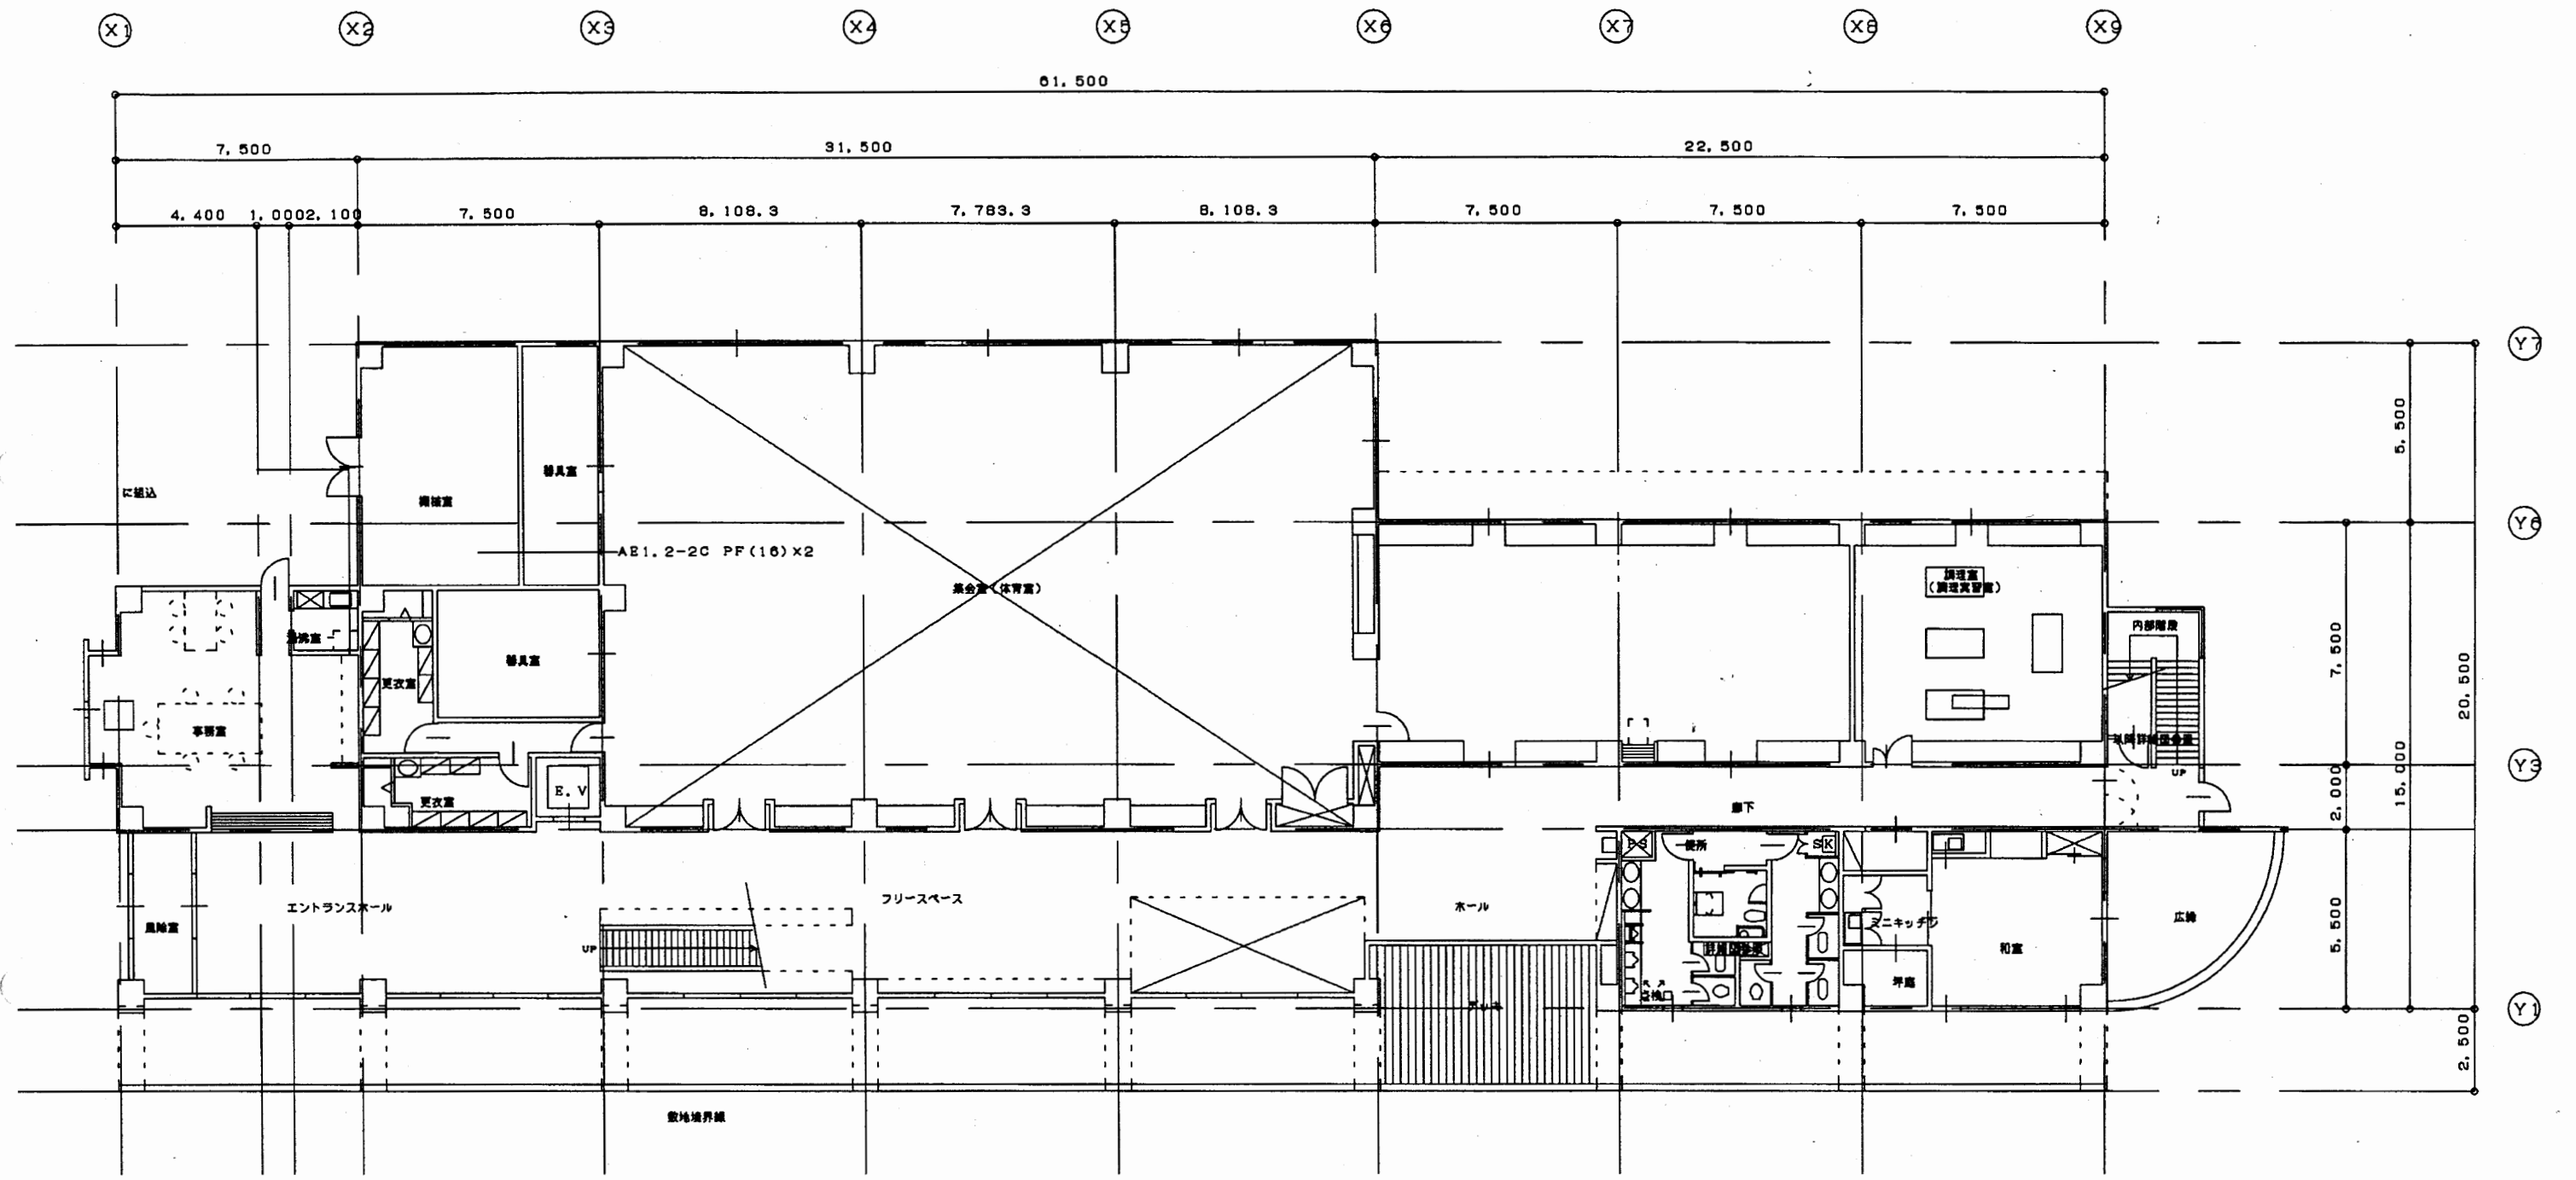

1階平面図 1:200


武山コミュ

工事名	追浜行政センターほか9か所建築基準法第12条定期点検業務委託			設計者資格 氏名	級建築士登録第 号			課長	主査等	担当者	横須賀市 財政部 FM推進課
図面名称	1階平面図	図番	縮尺	1:200	作図	平成	年	月	日		

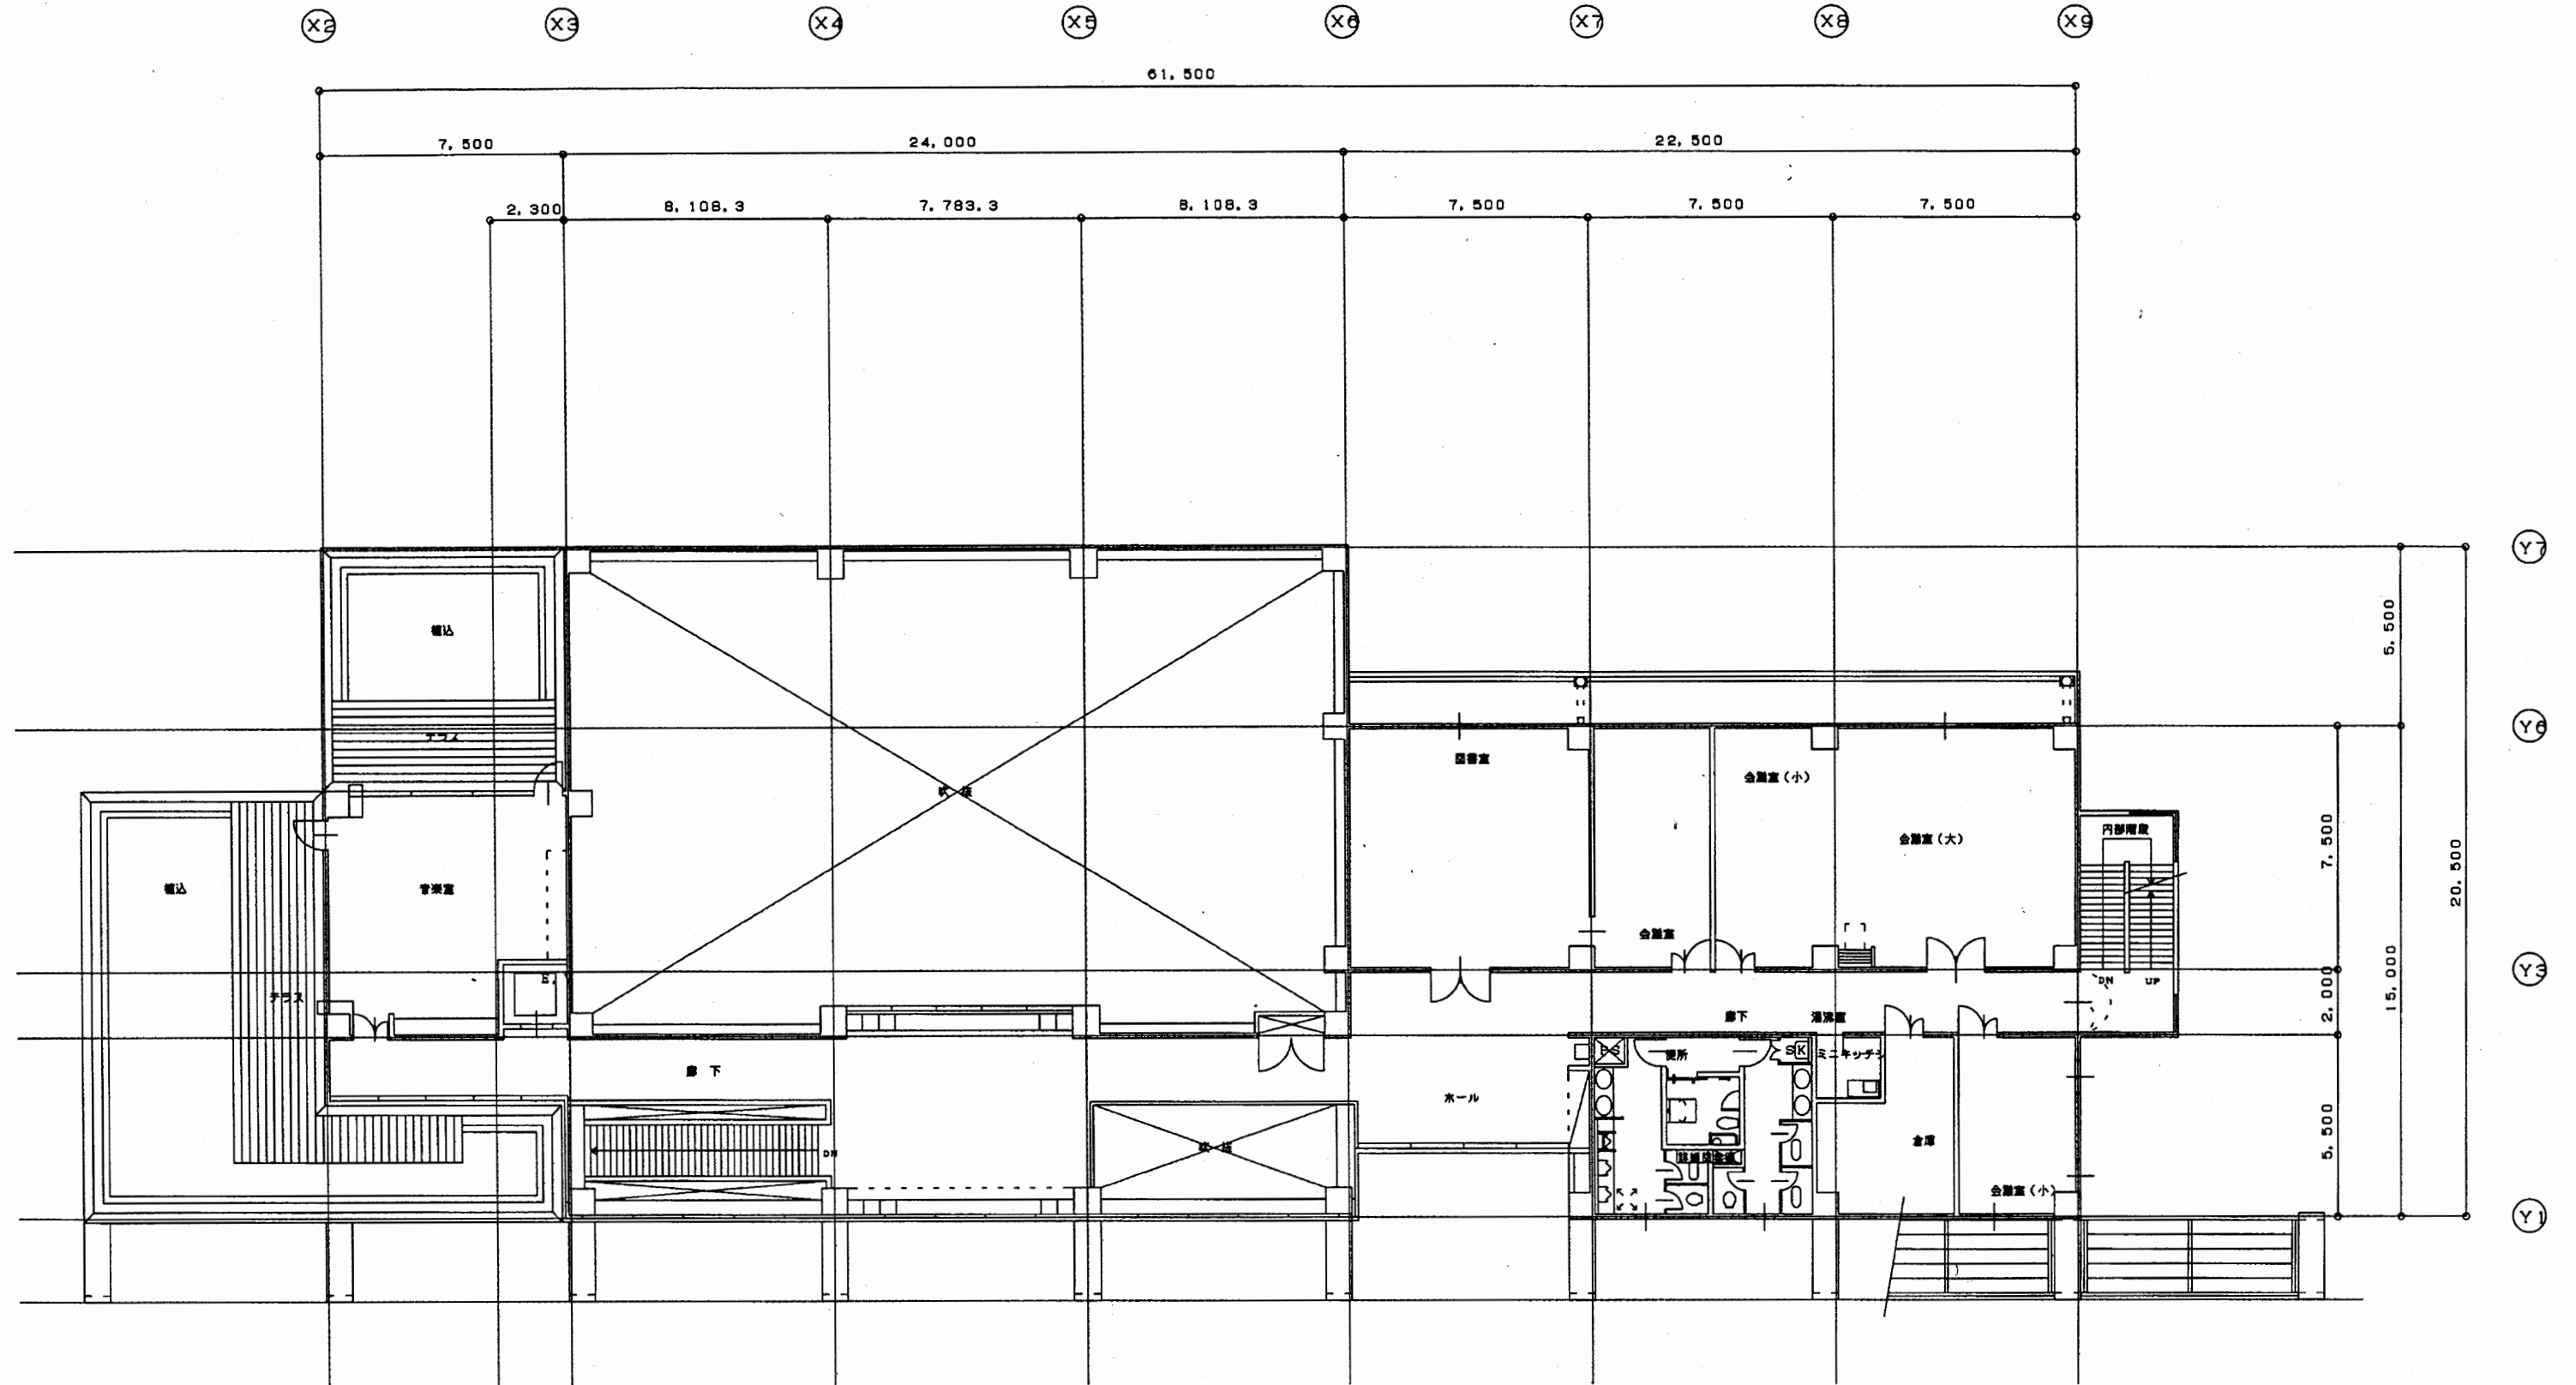

武山コミュ


工事名	追浜行政センターほか9か所建築基準法第12条定期点検業務委託			設計者資格 氏名	級建築士登録第 号		課長	主査等	担当者	横須賀市 財政部 FM推進課
図面名称	2階平面図	図番	縮尺	1:200	作図	平成 年 月 日				

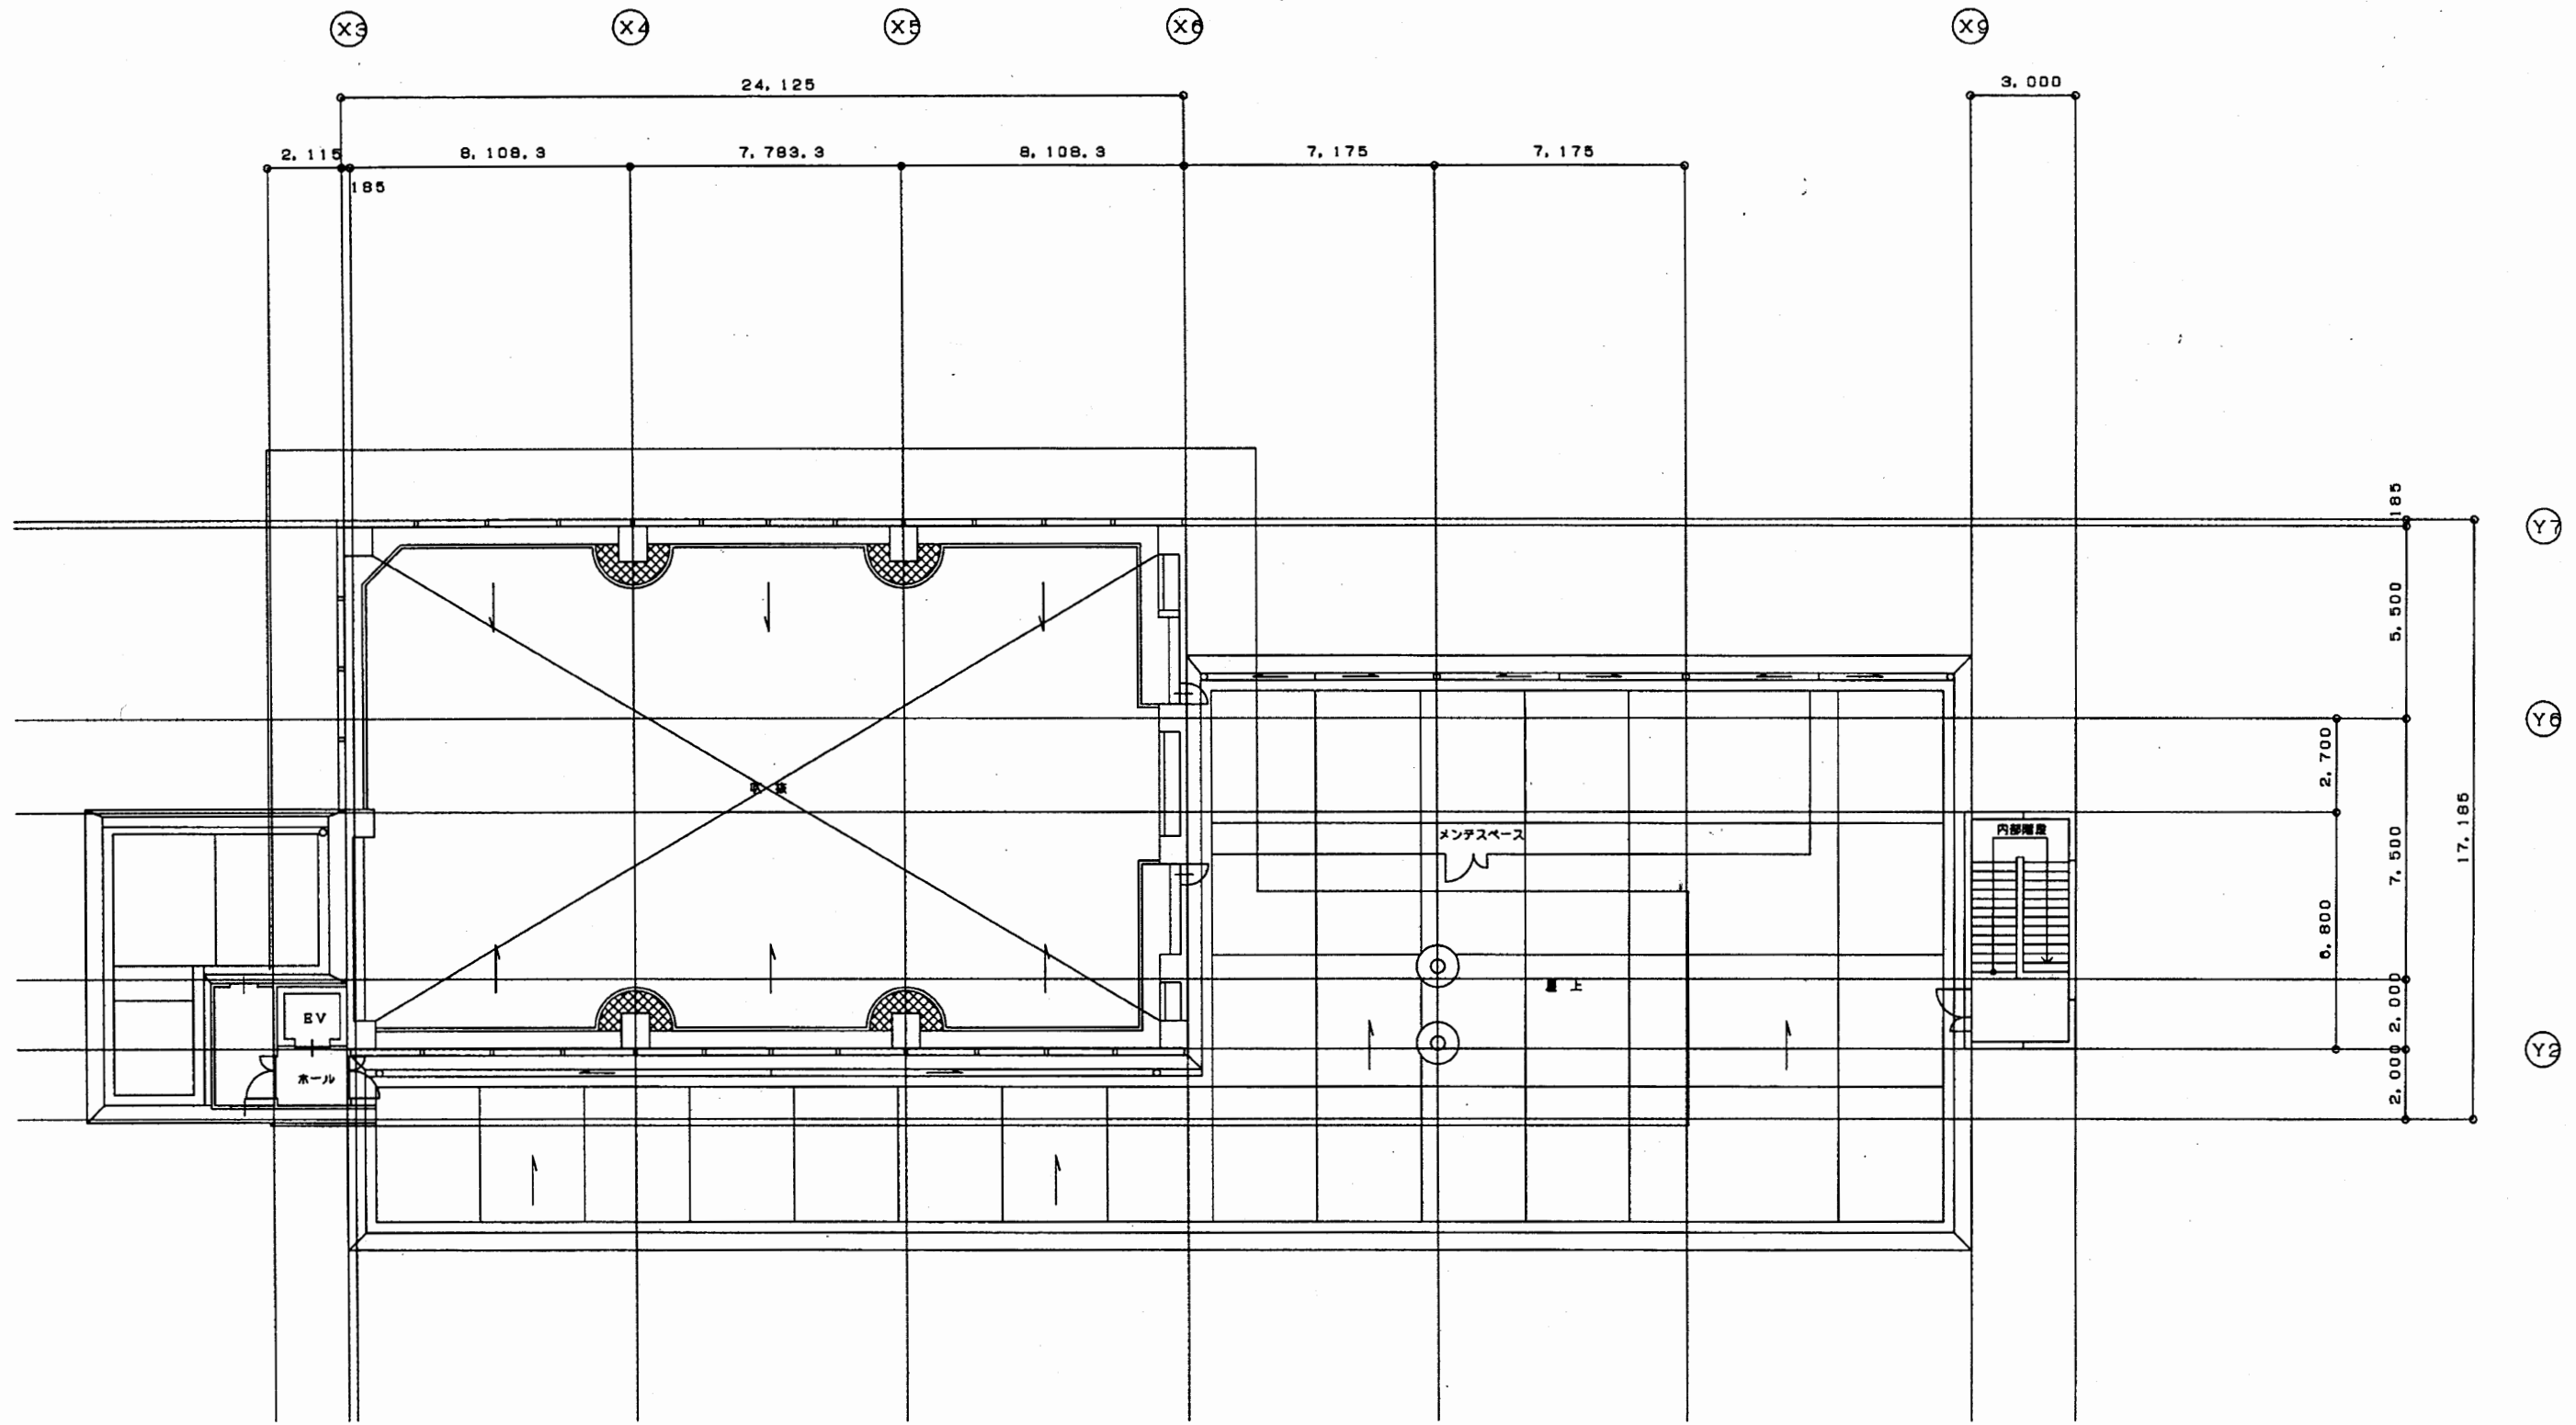


屋上平面図 1:200

武山コミュ

工事名	追浜行政センターほか9か所建築基準法第12条定期点検業務委託			設計者資格 氏名	級建築士登録第 号			課長	主査等	担当者	横須賀市 財政部 FM推進課
図面名称	R階平面図	図番	縮尺	1:200	作図	平成	年	月	日		

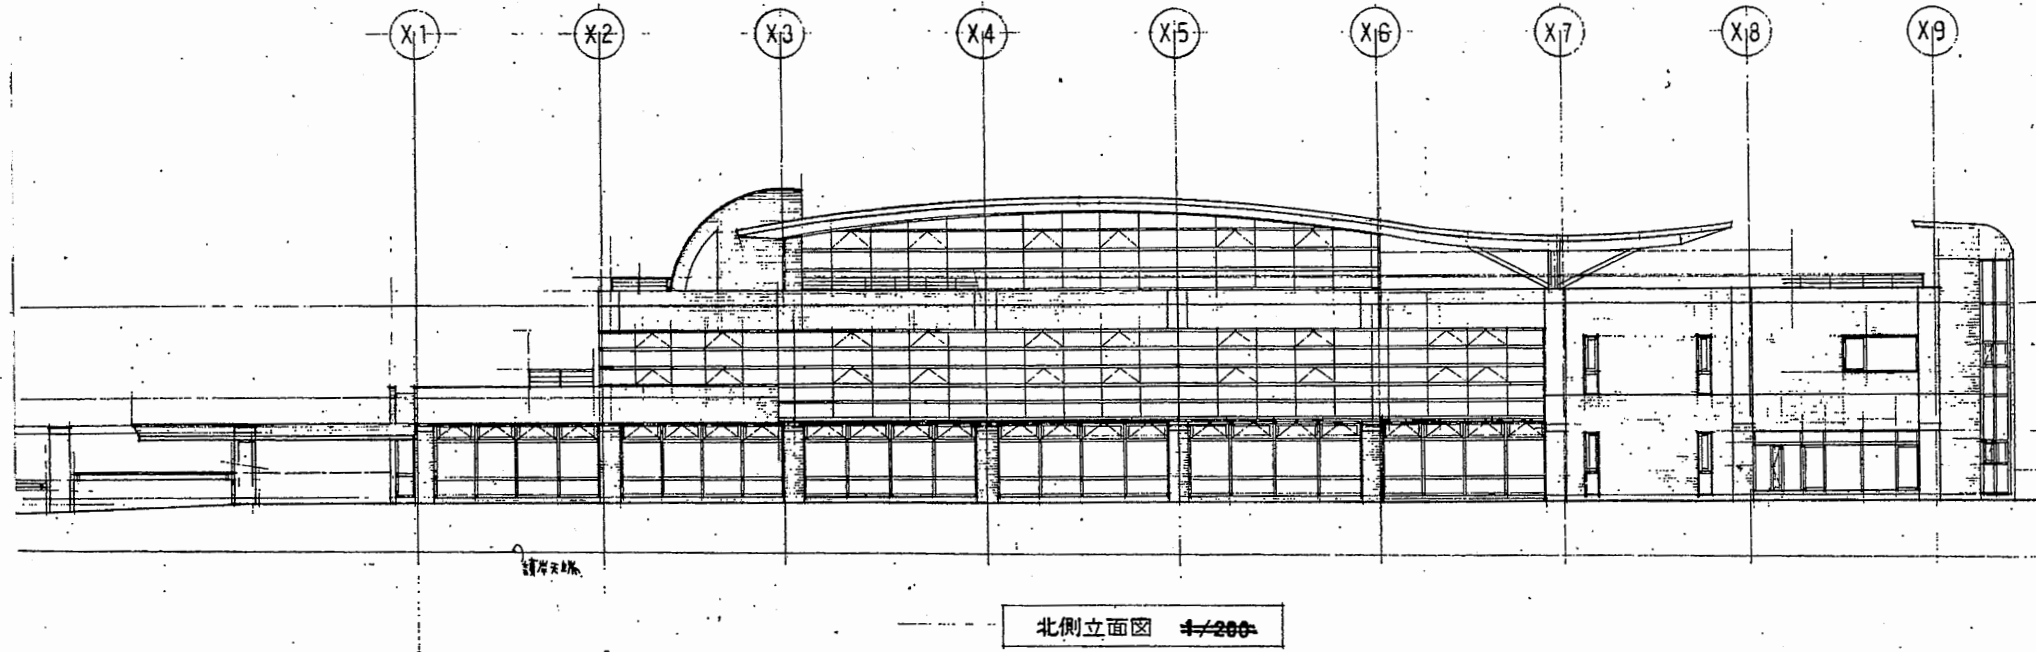


北側立面図 1/200

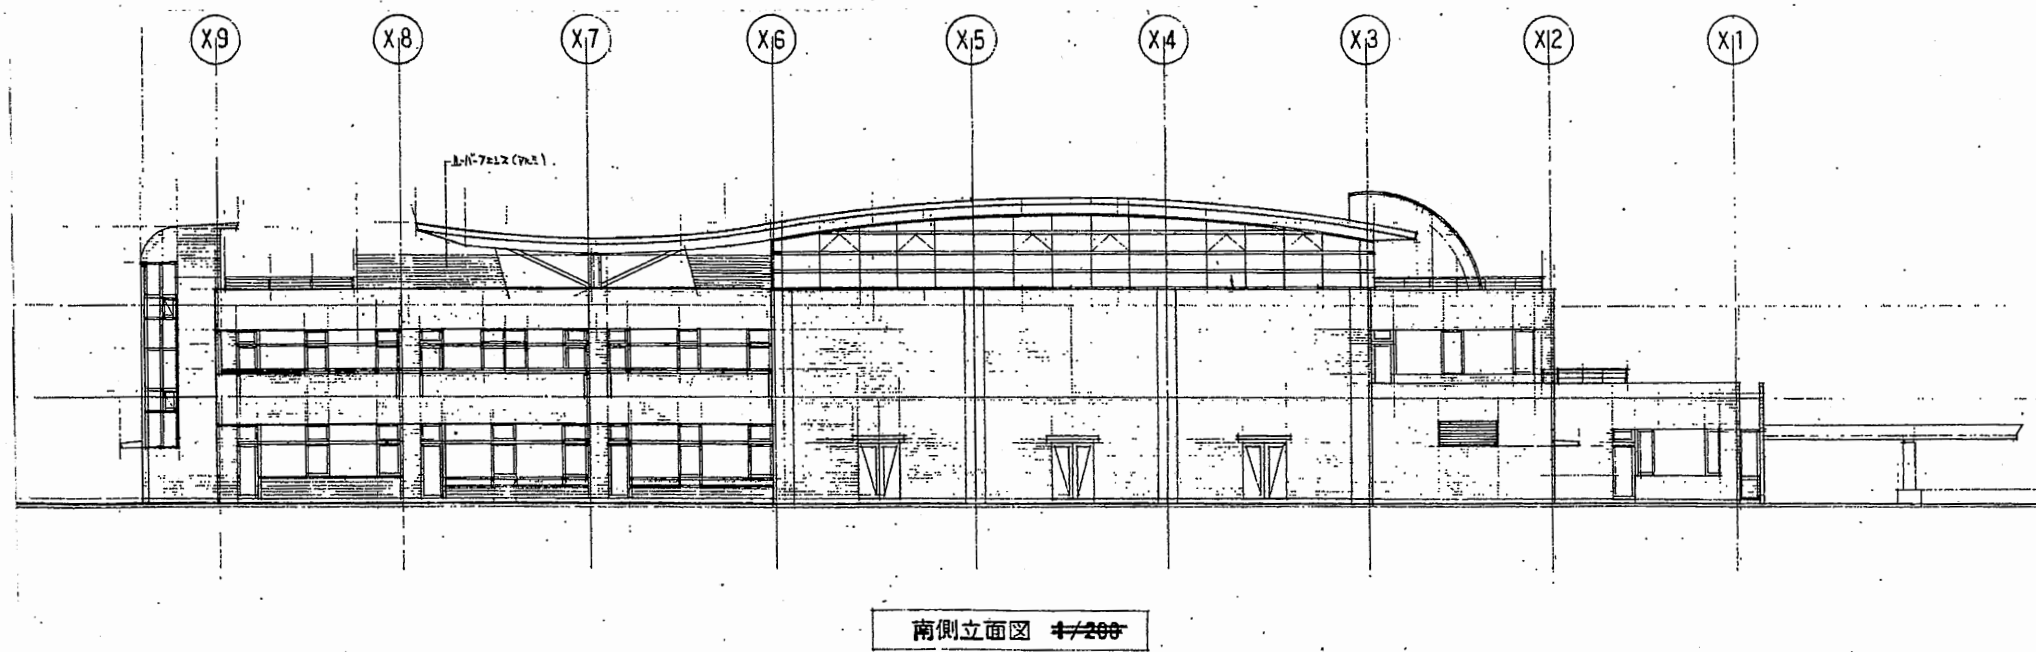


南側立面図 1/200

武山コミュ


工事名	追浜行政センターほか9か所建築基準法第12条定期点検業務委託			設計者資格 氏名	級建築士登録第 号			課長	主査等	担当者	横須賀市 財政部 FM推進課
	図面名称	案内図・配置図	図番	縮尺	S=1:300	作図	平成 年 月 日				

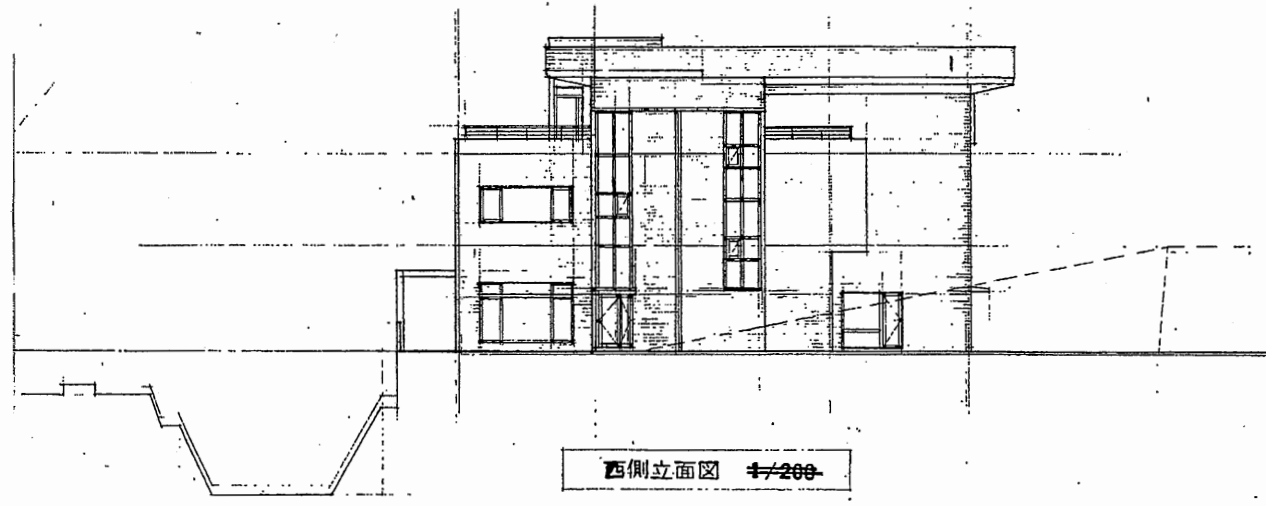

西側立面図 1/200

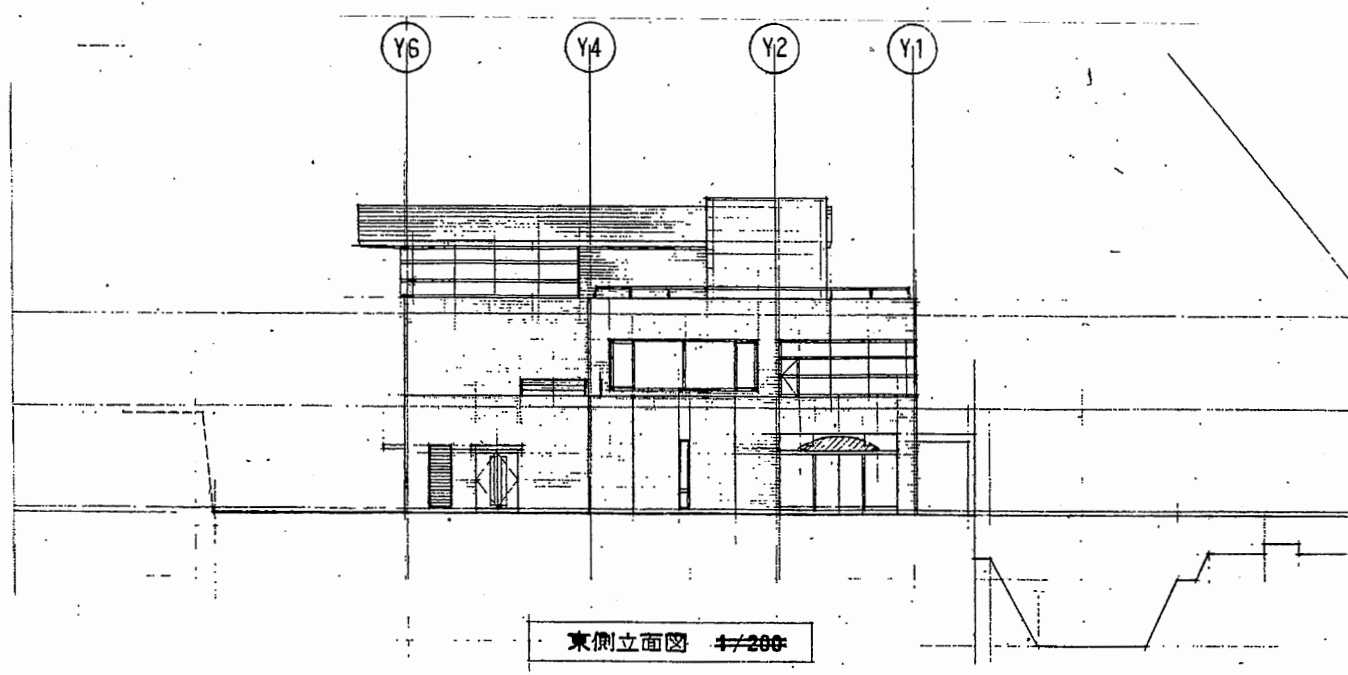

東側立面図 1/200

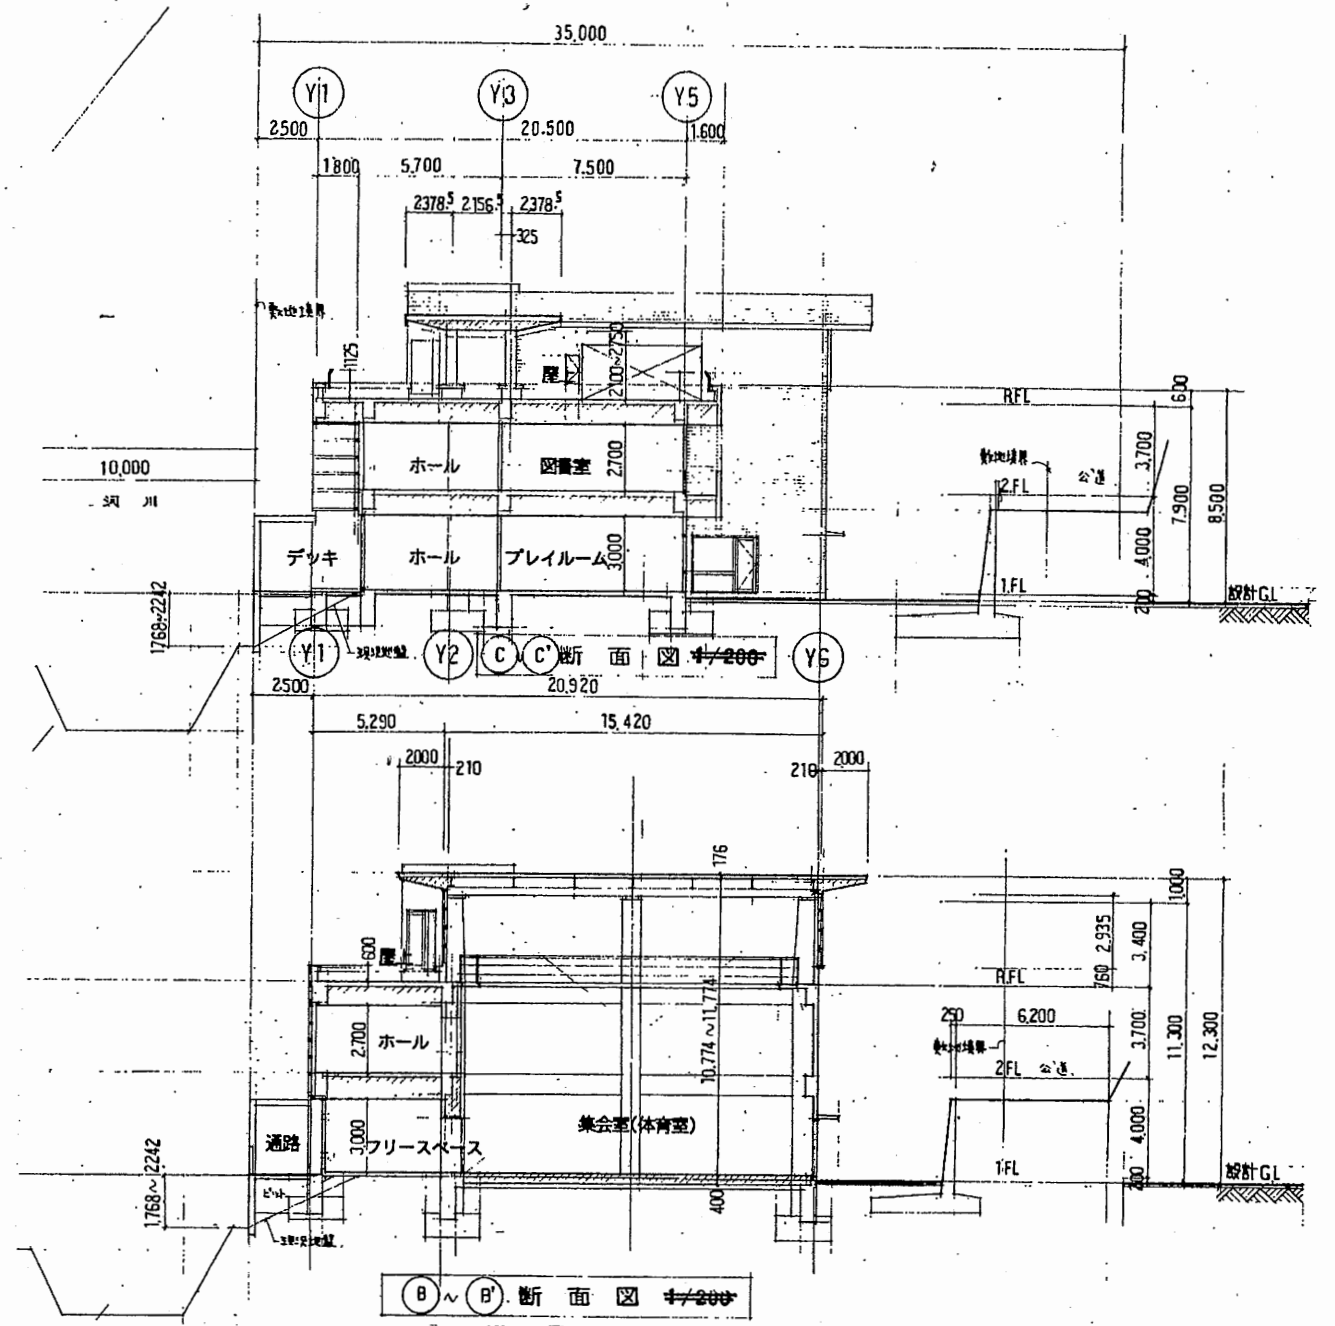


C-C'断面図 1/200

武山コミュ

工事名	追浜行政センターほか9か所建築基準法第12条定期点検業務委託			設計者資格 氏名	級建築士登録第 号			課長	主査等	担当者	横須賀市 財政部 FM推進課
図面名称	案内図・配置図	図番	縮尺	S=1:300	作図	平成	年	月	日		


A3 A4縮小

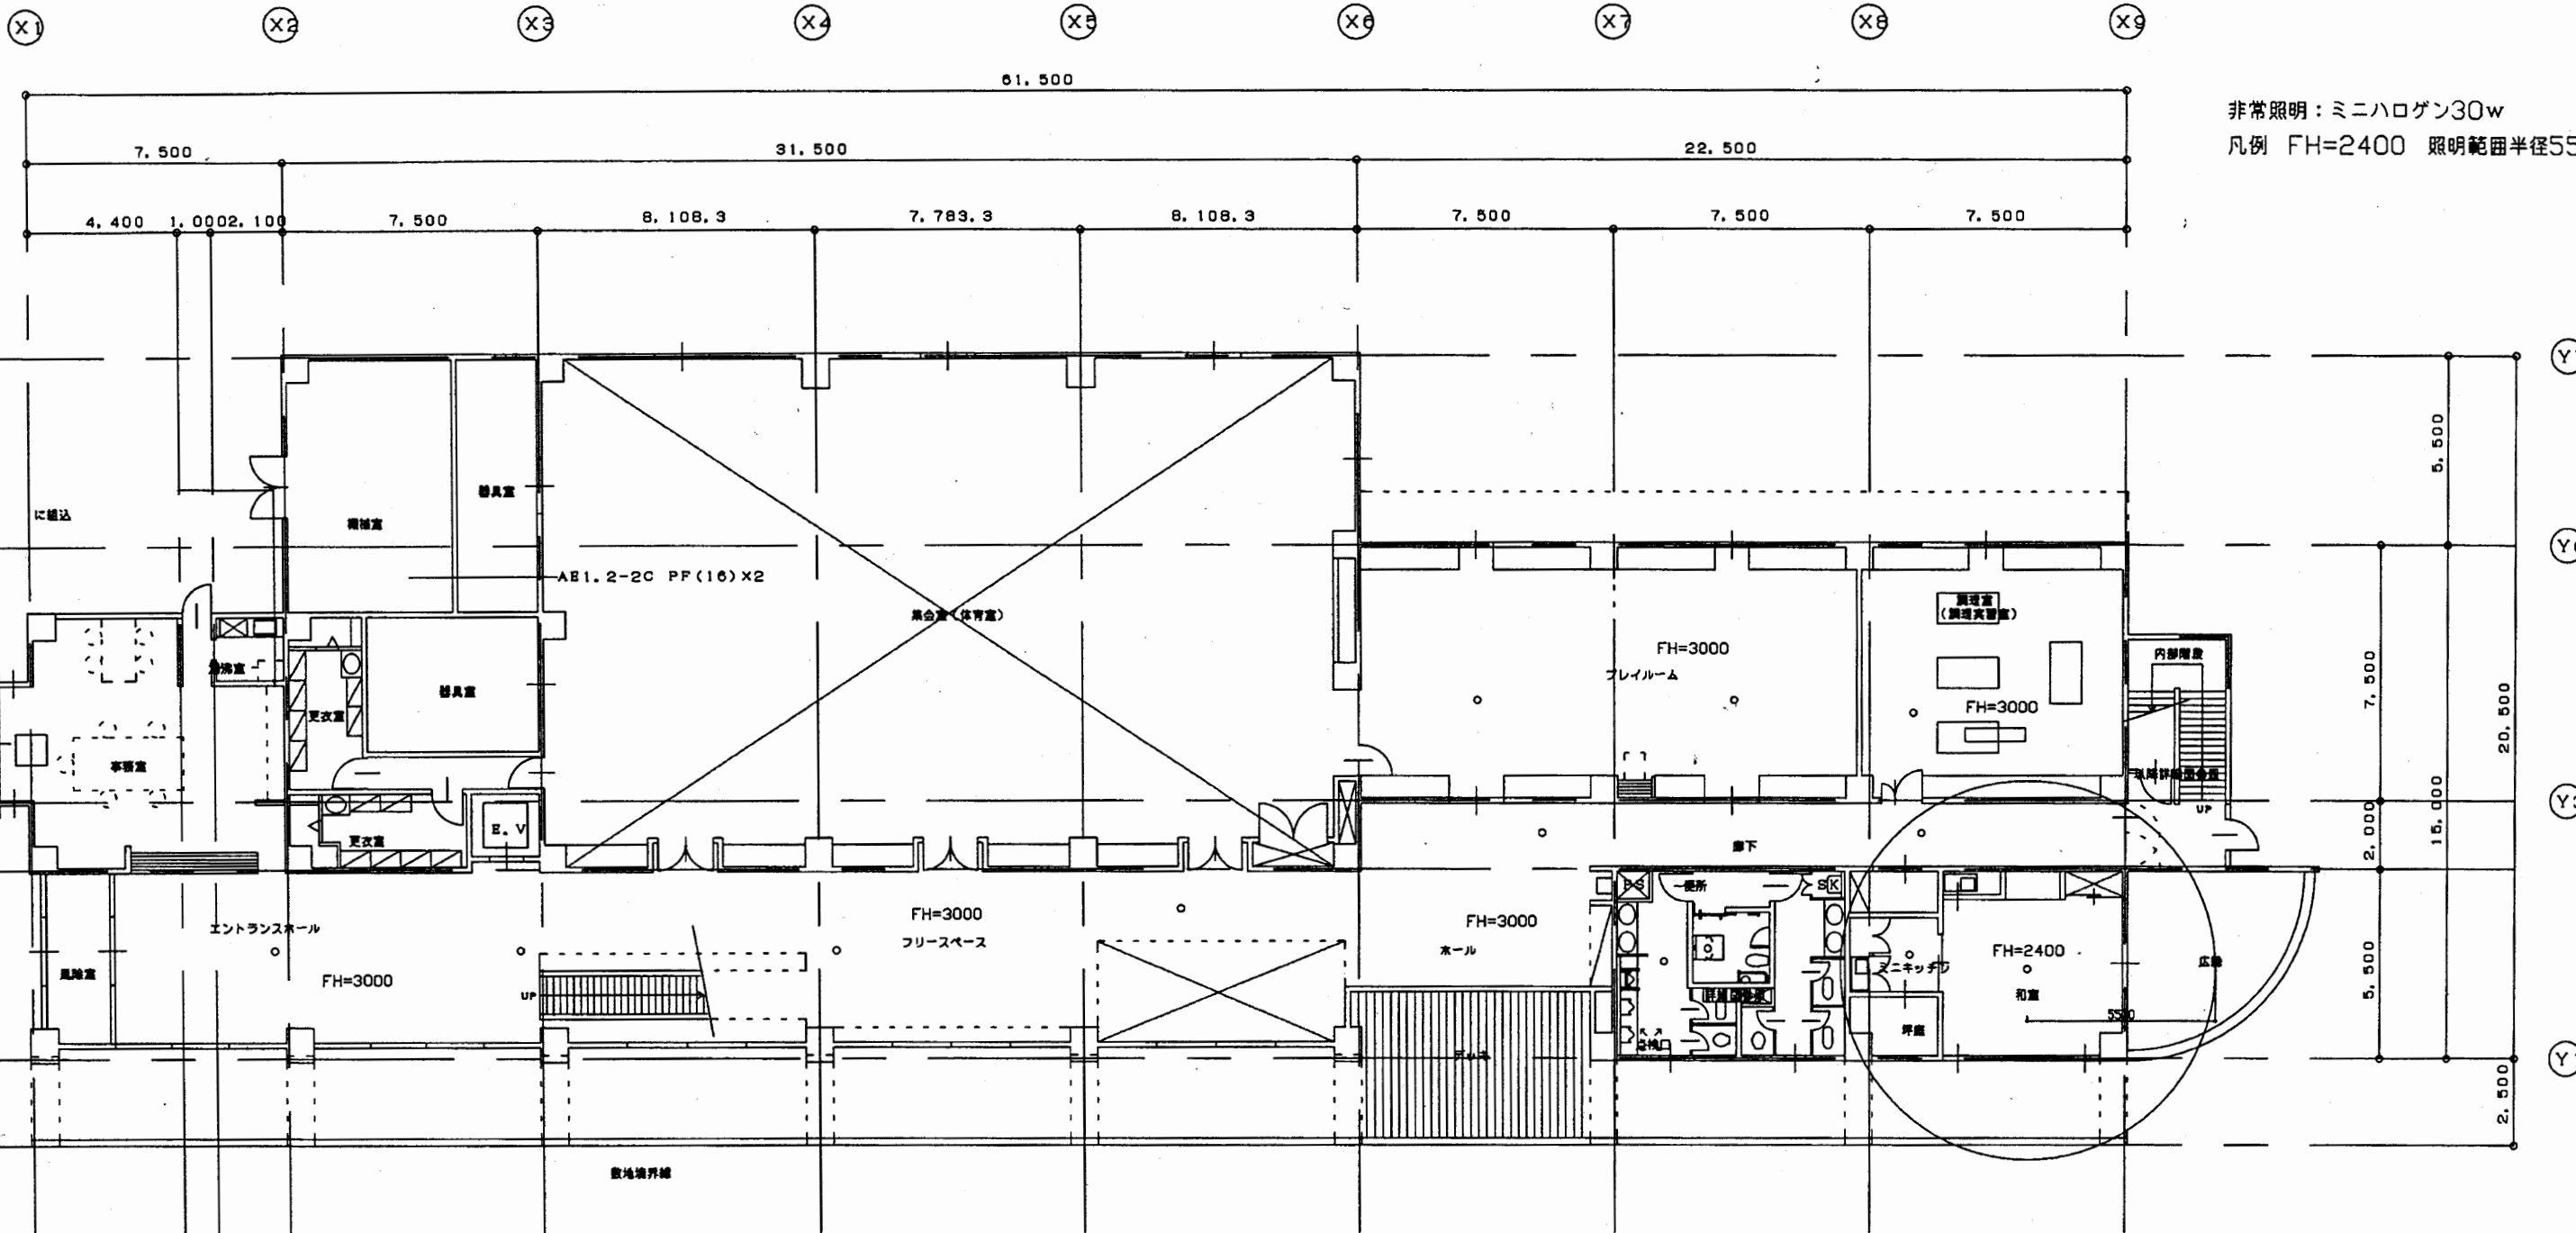

1階平面図 1:200

武山コミュ


業務名	追浜行政センターほか8施設建築基準法第12条定期点検業務委託			設計者資格 氏名	級建築士登録第 号			課長	主査等	担当者	横須賀市 都市部 財政部 FM推進課
図面名称	非常照明	図番	縮尺	1:200	作図	平成 年 月 日					

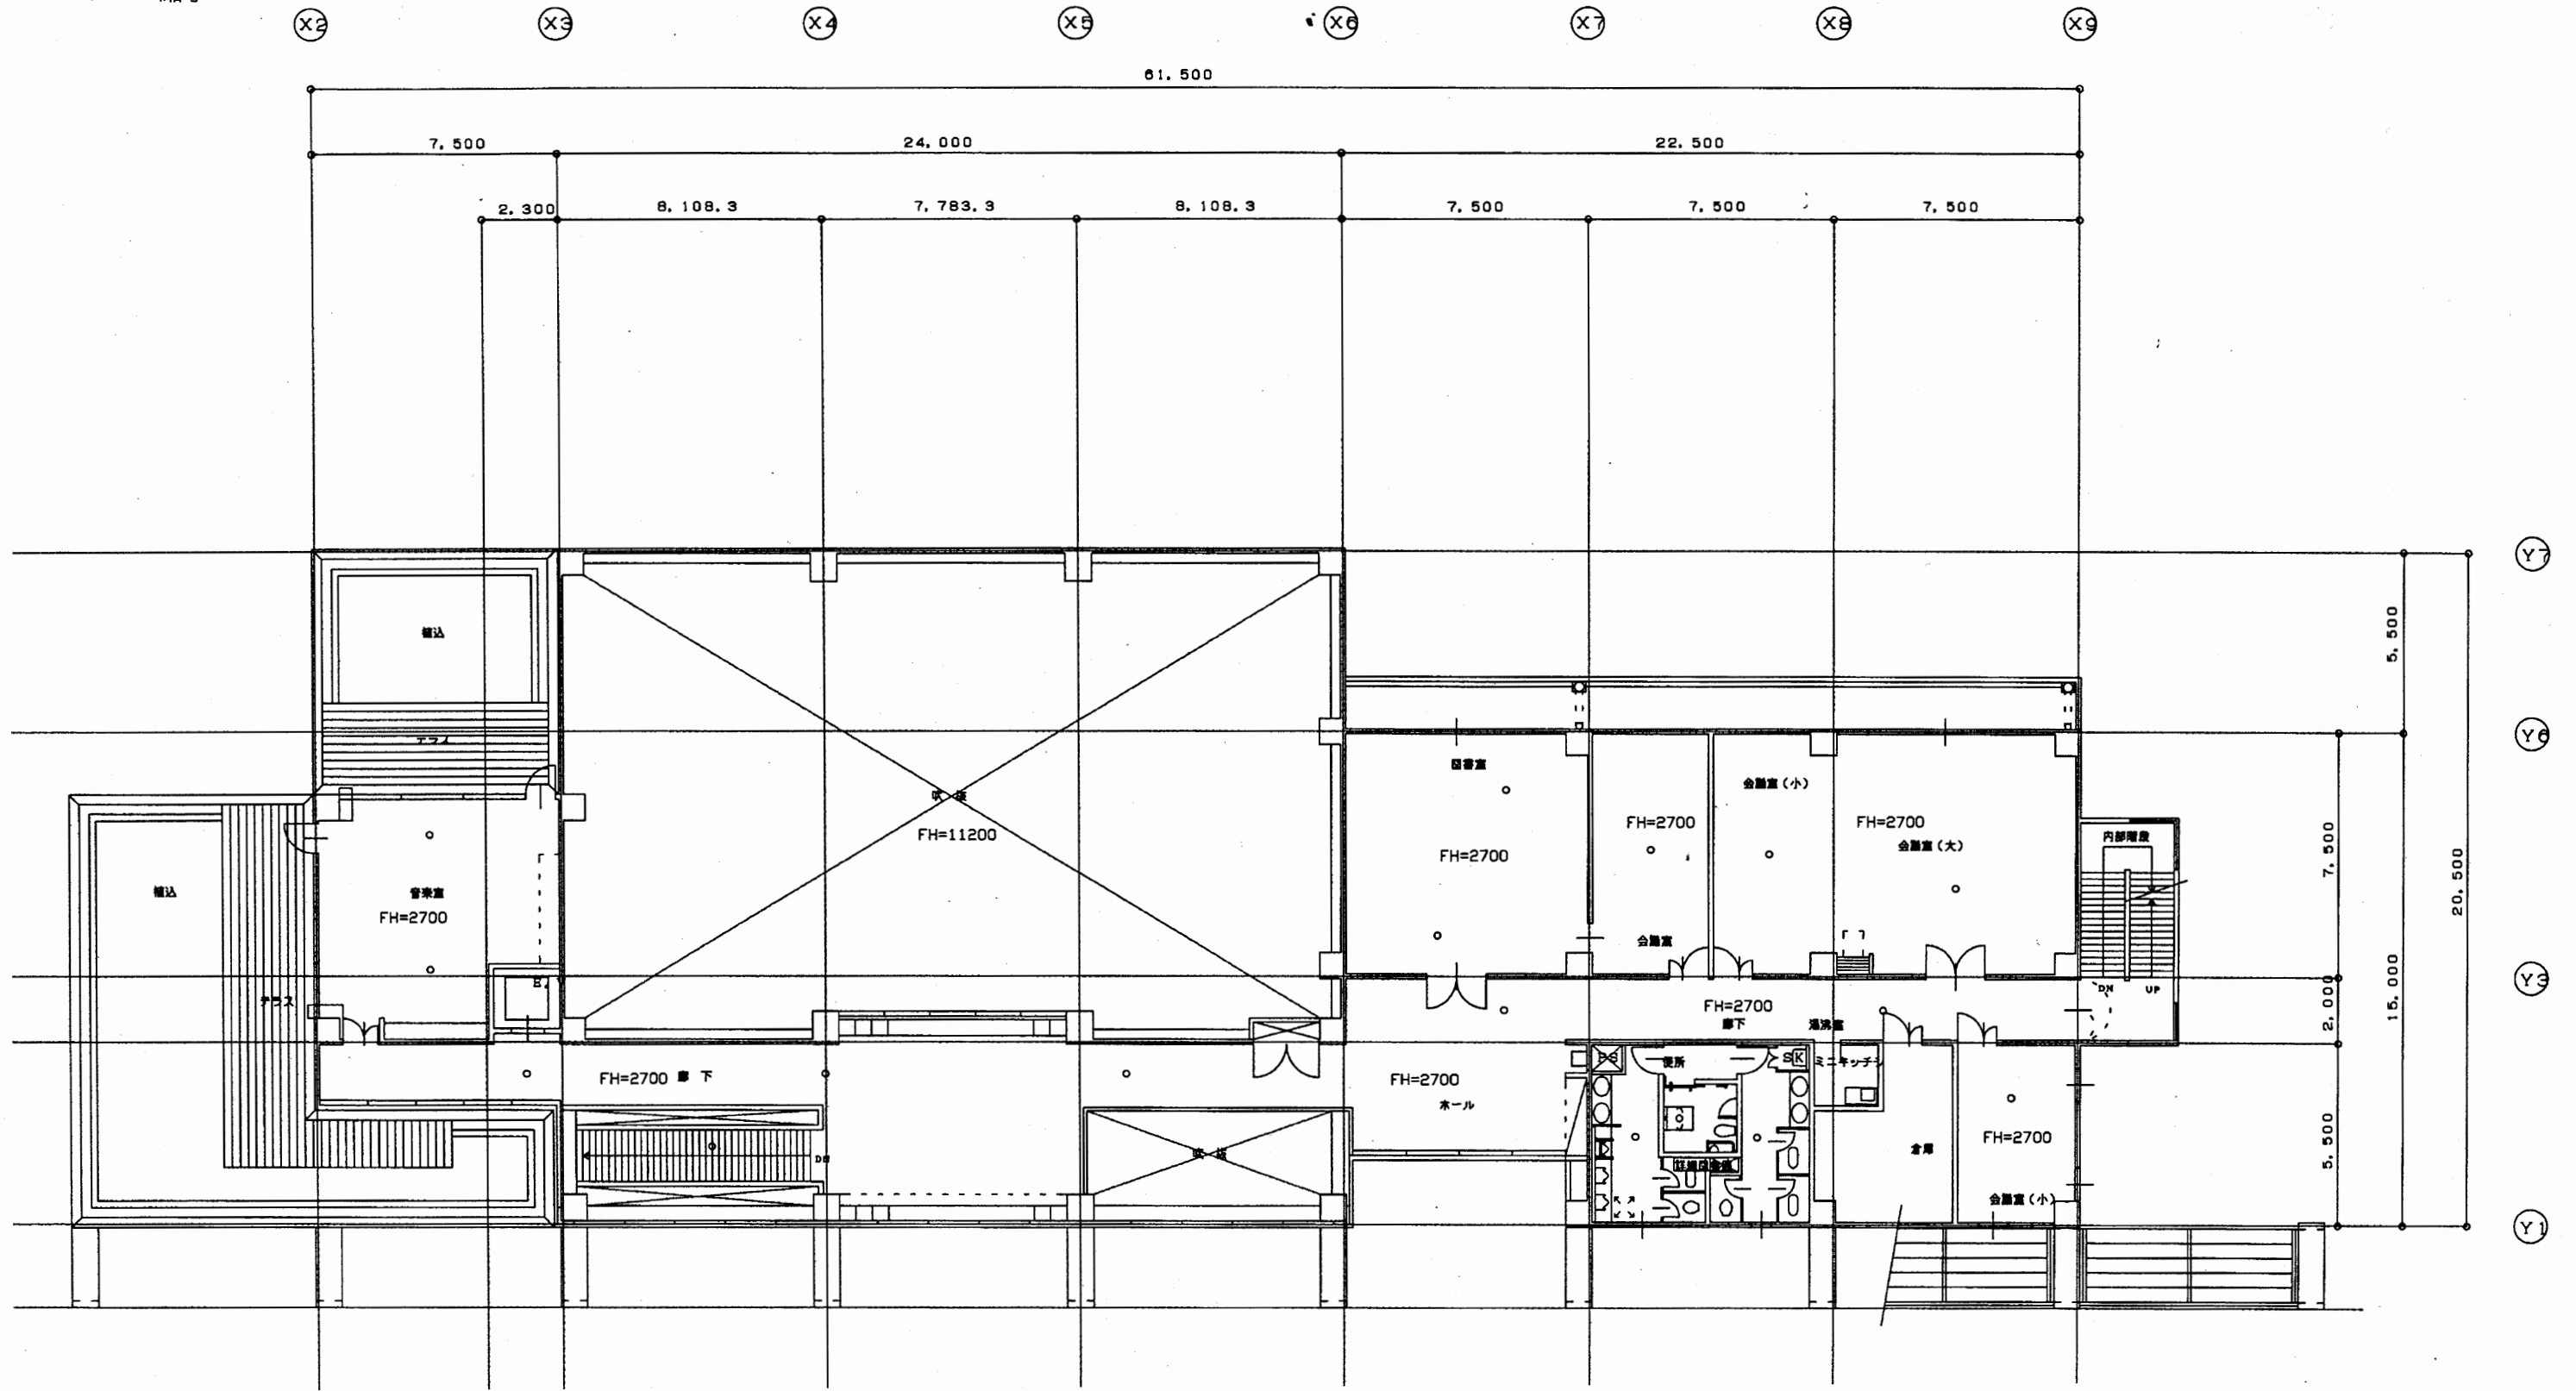

2階平面図 1:200

武山コミュ

工事名	追浜行政センターほか9か所建築基準法第12条定期点検業務委託			設計者資格 氏名	級建築士登録第 号			課長	主査等	担当者	横須賀市 財政部 FM推進課
図面名称	非常照明	図番	縮尺	1:200	作図	平成	年	月	日		

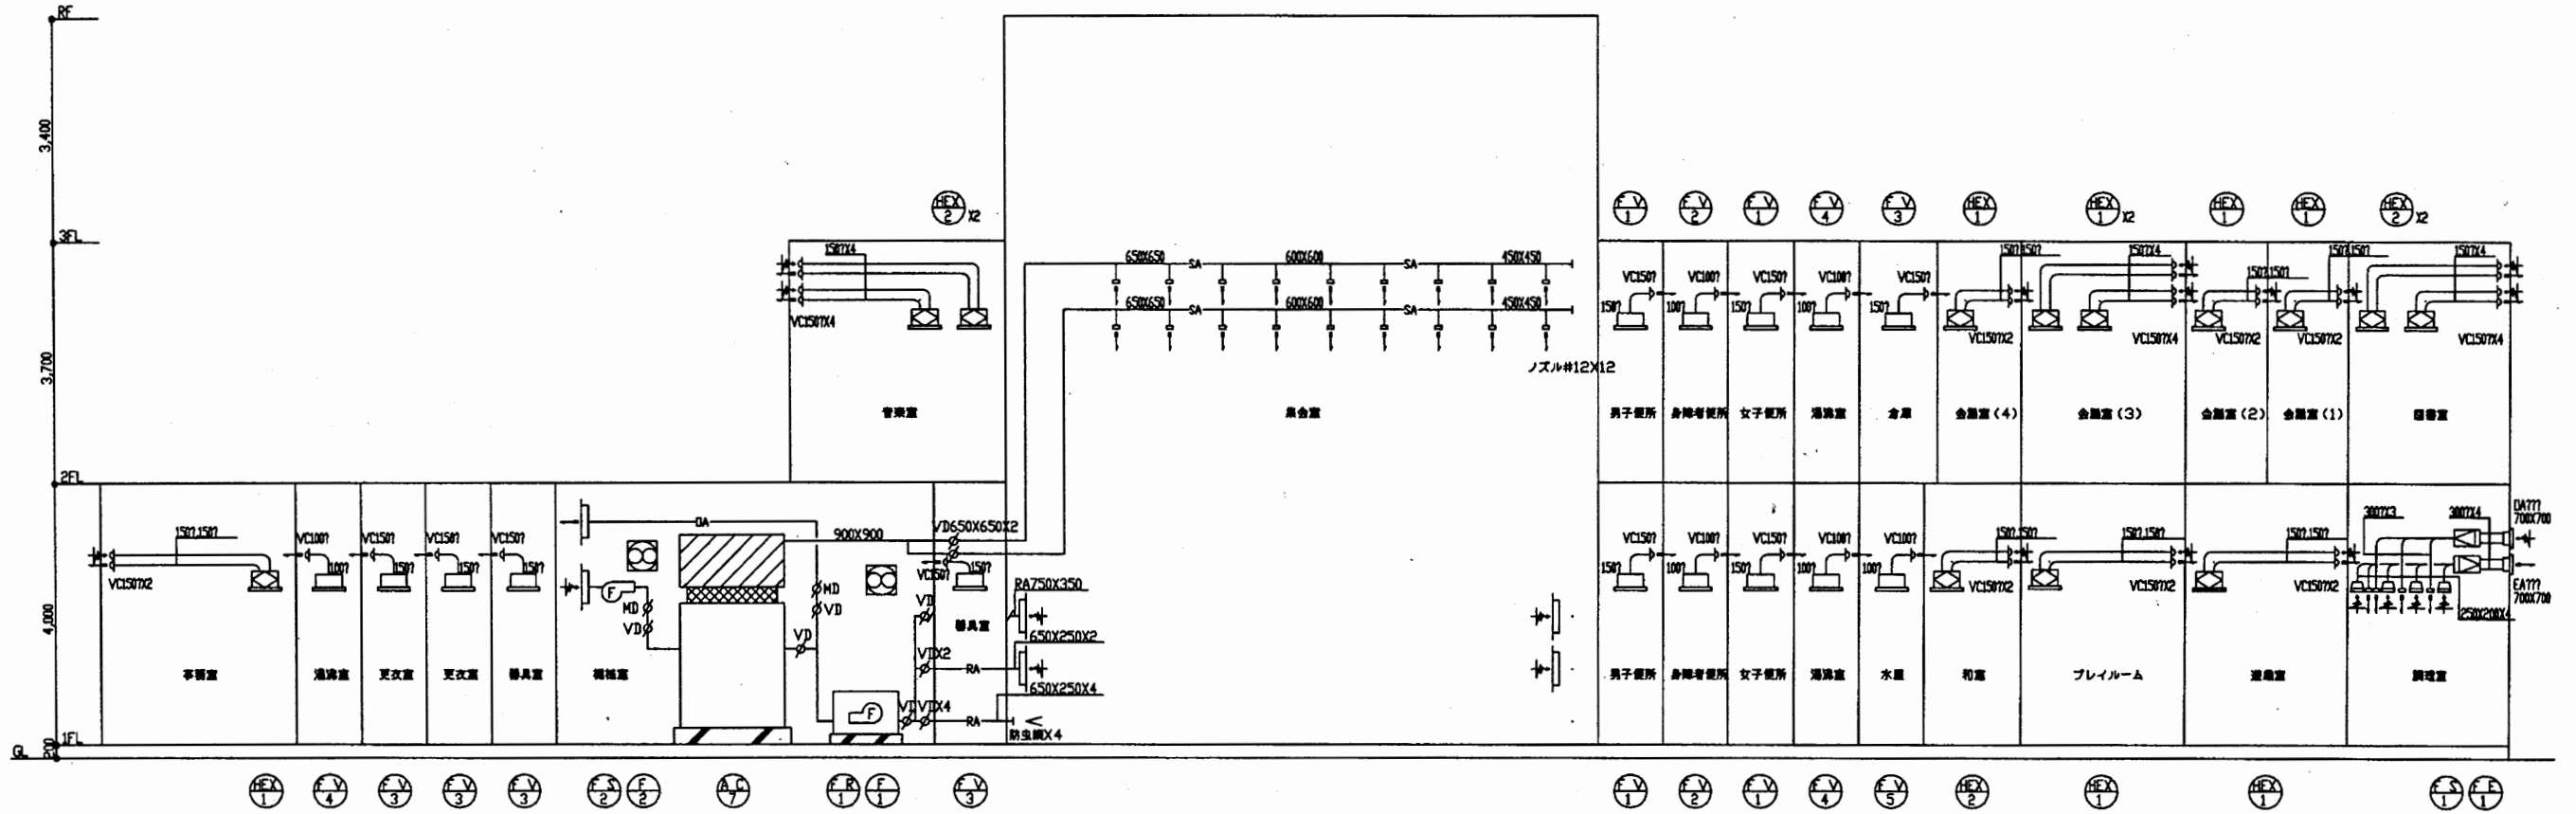


空調設備 ダクト系統図

武山コミュ

工事名	追浜行政センターほか9か所建築基準法第12条定期点検業務委託		設計者資格 氏名	級建築士登録第 号		課長	主査等	担当者	横須賀市 財政部 FM推進課
図面名称	ダクト系統図	図番	縮尺	NS	作図	平成 年 月 日			


冷媒配管サイズ		
記号	種	ガス
A	9.5	15.9
B	9.5	19.1
C	9.5	22.2
D	12.7	25.4
E	15.9	31.8
F	19.1	38.1
G	22.2	38.1
H	22.2	44.8

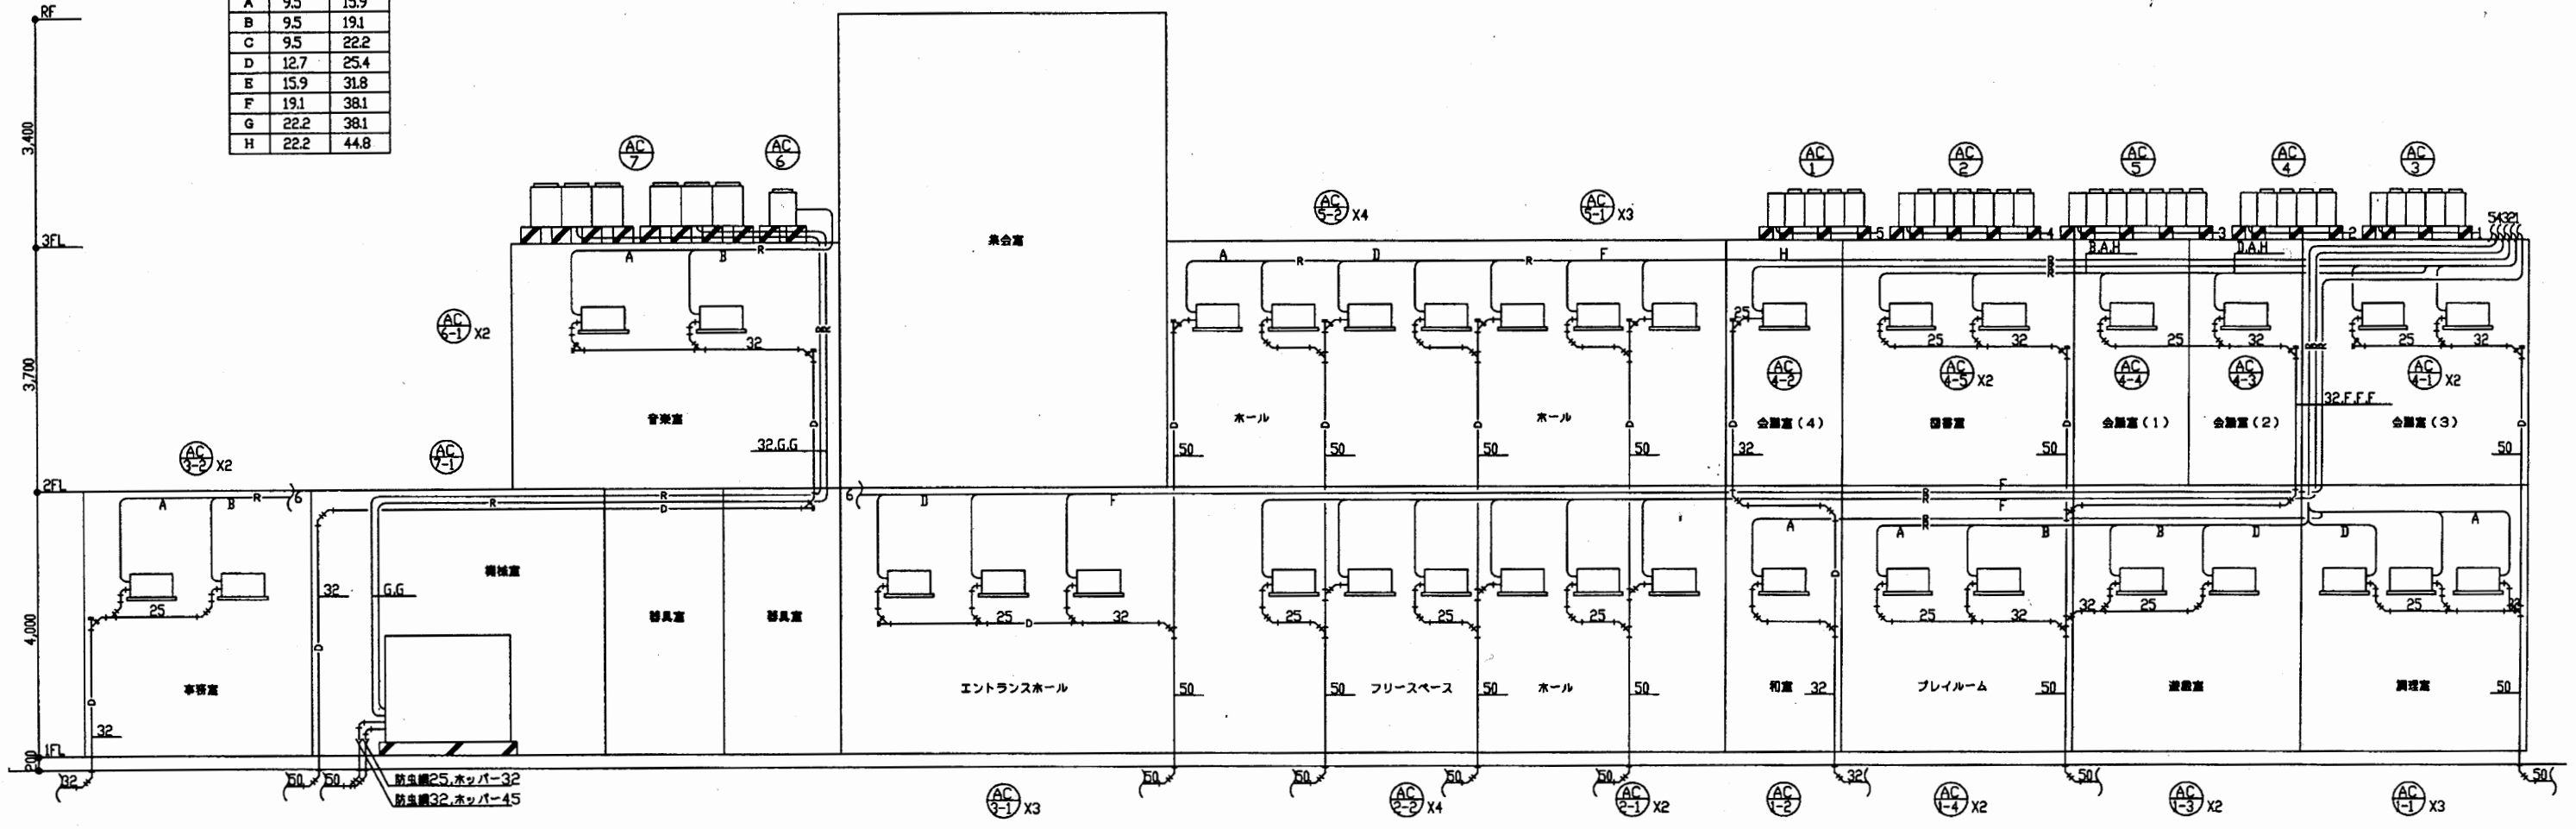

空調設備 配管系統図

武山コミュ


工事名	追浜行政センターほか9か所建築基準法第12条定期点検業務委託			設計者資格 氏名	級建築士登録第 号			課長	主査等	担当者	横須賀市 財政部 FM推進課
図面名称	配管系統図	図番	縮尺	NS	作図	平成 年 月 日					

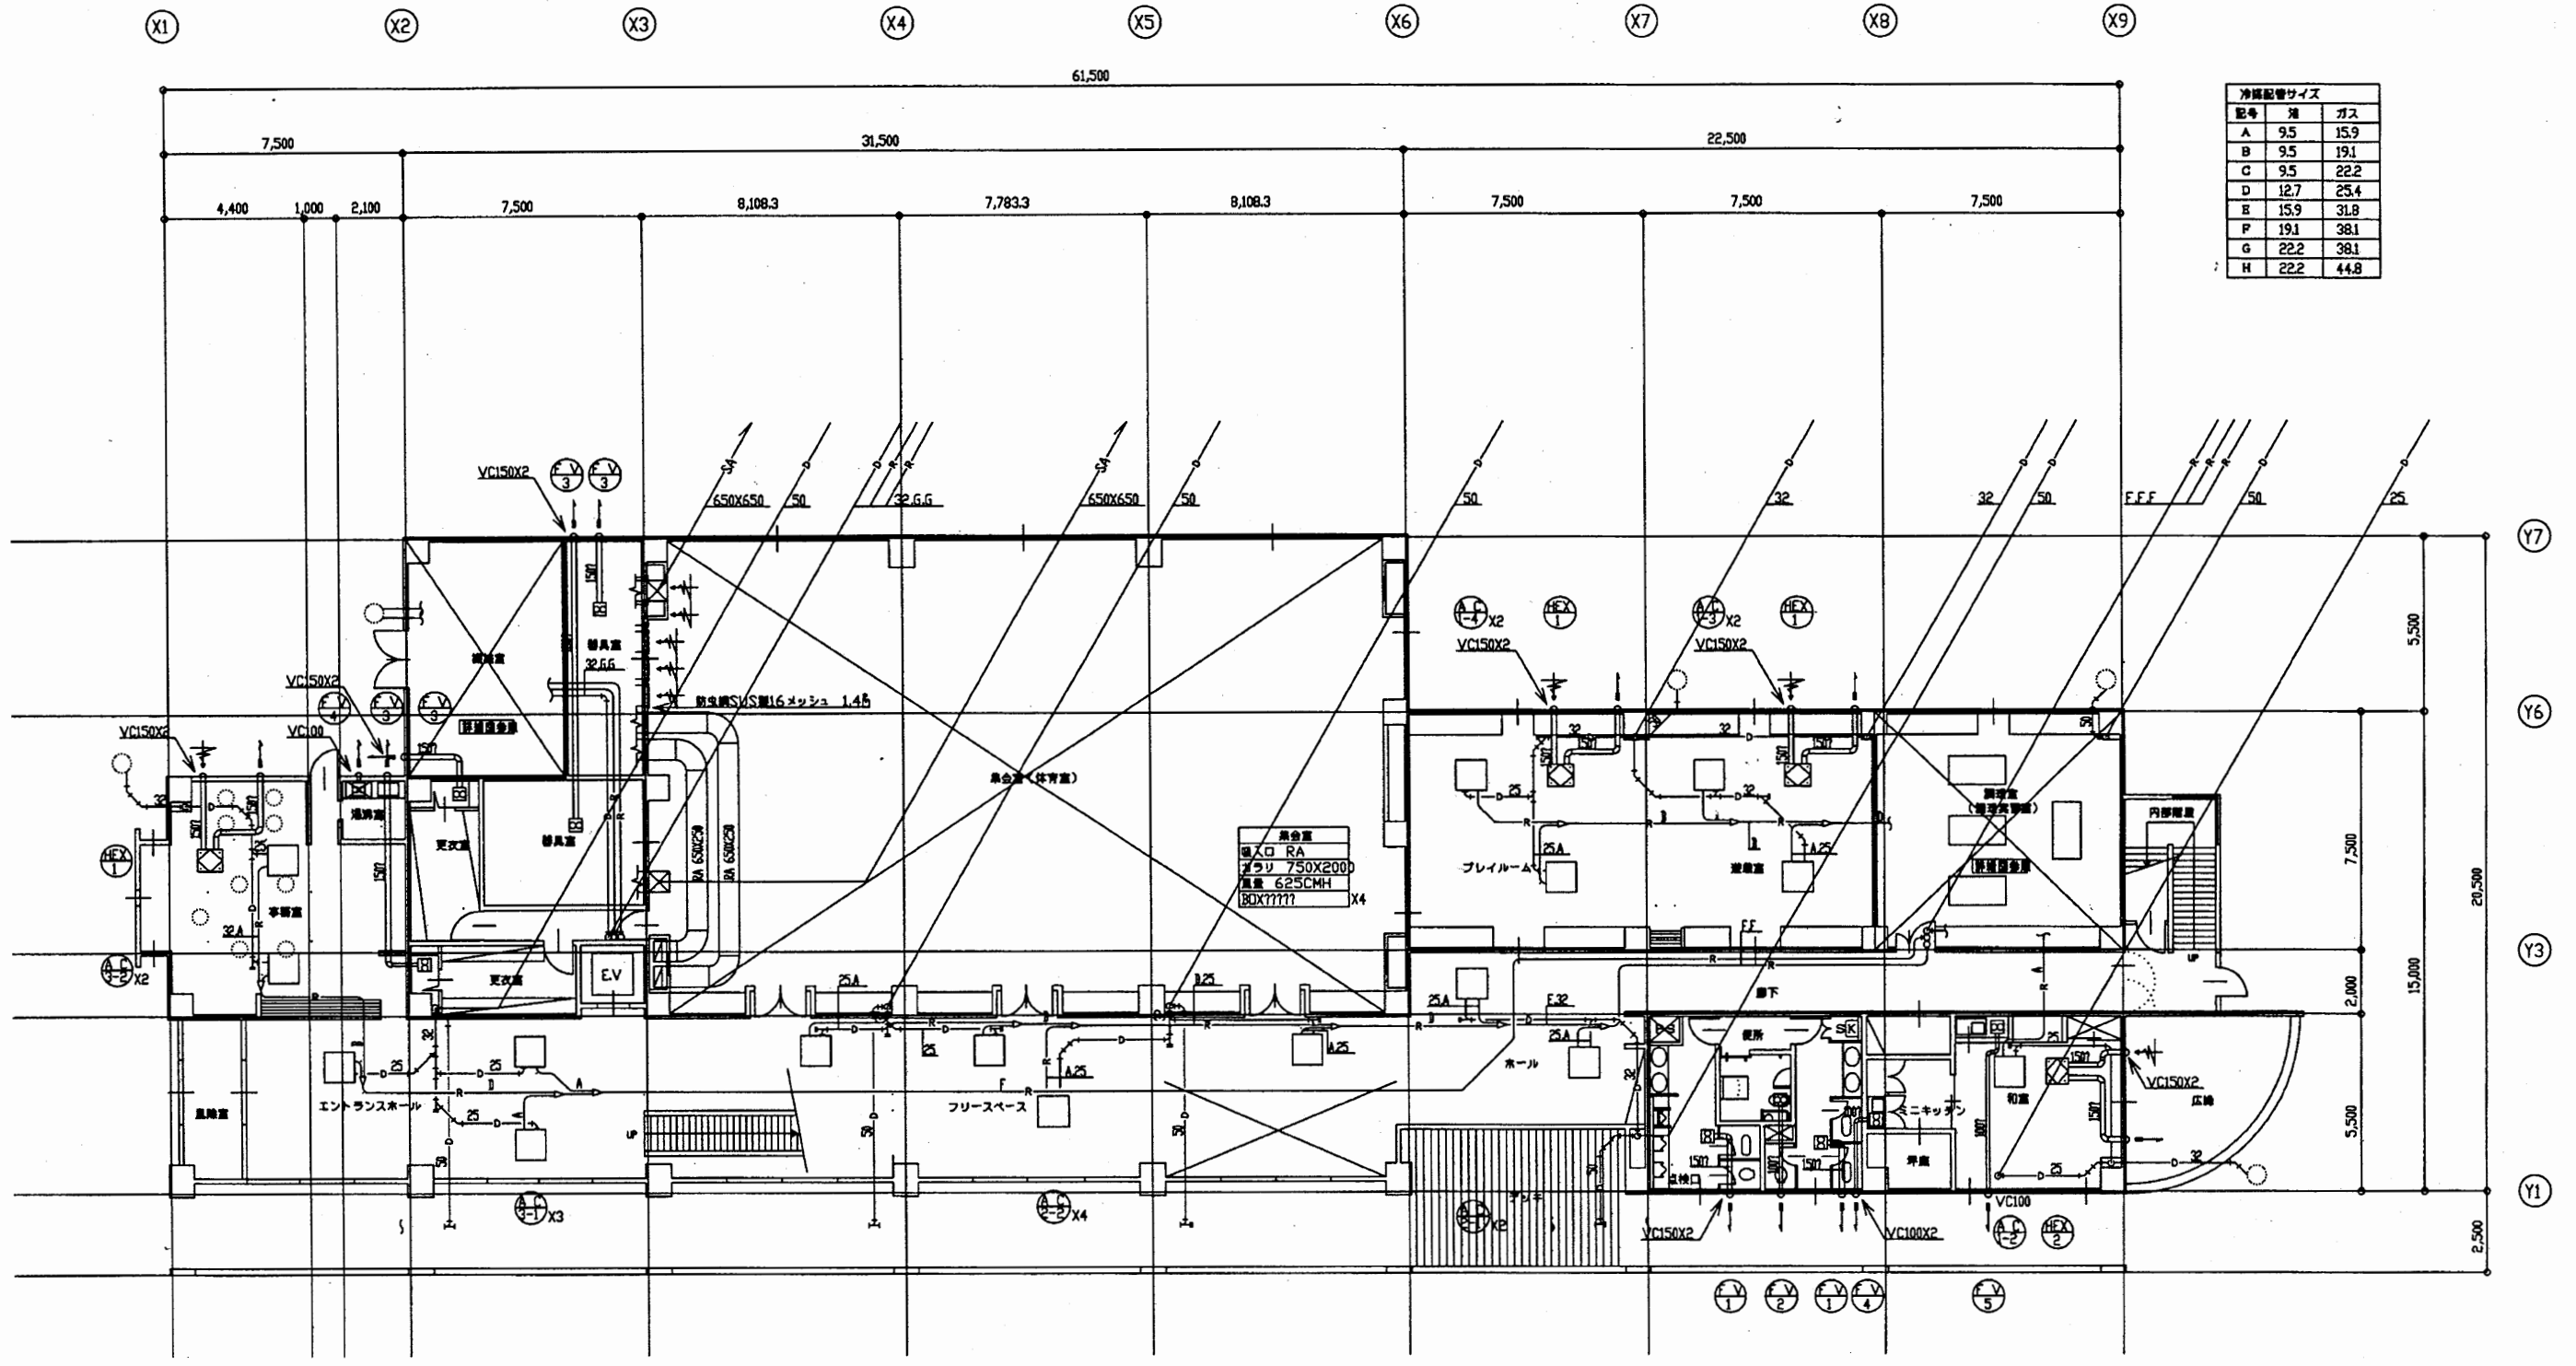

空調設備 1階平面図

武山コミュ


工事名	追浜行政センターほか9か所建築基準法第12条定期点検業務委託			設計者資格 氏名	級建築士登録第 号		課長	主査等	担当者	横須賀市 財政部 FM推進課
図面名称	空調設備図	図番		縮尺	NS	作図	平成 年 月 日			

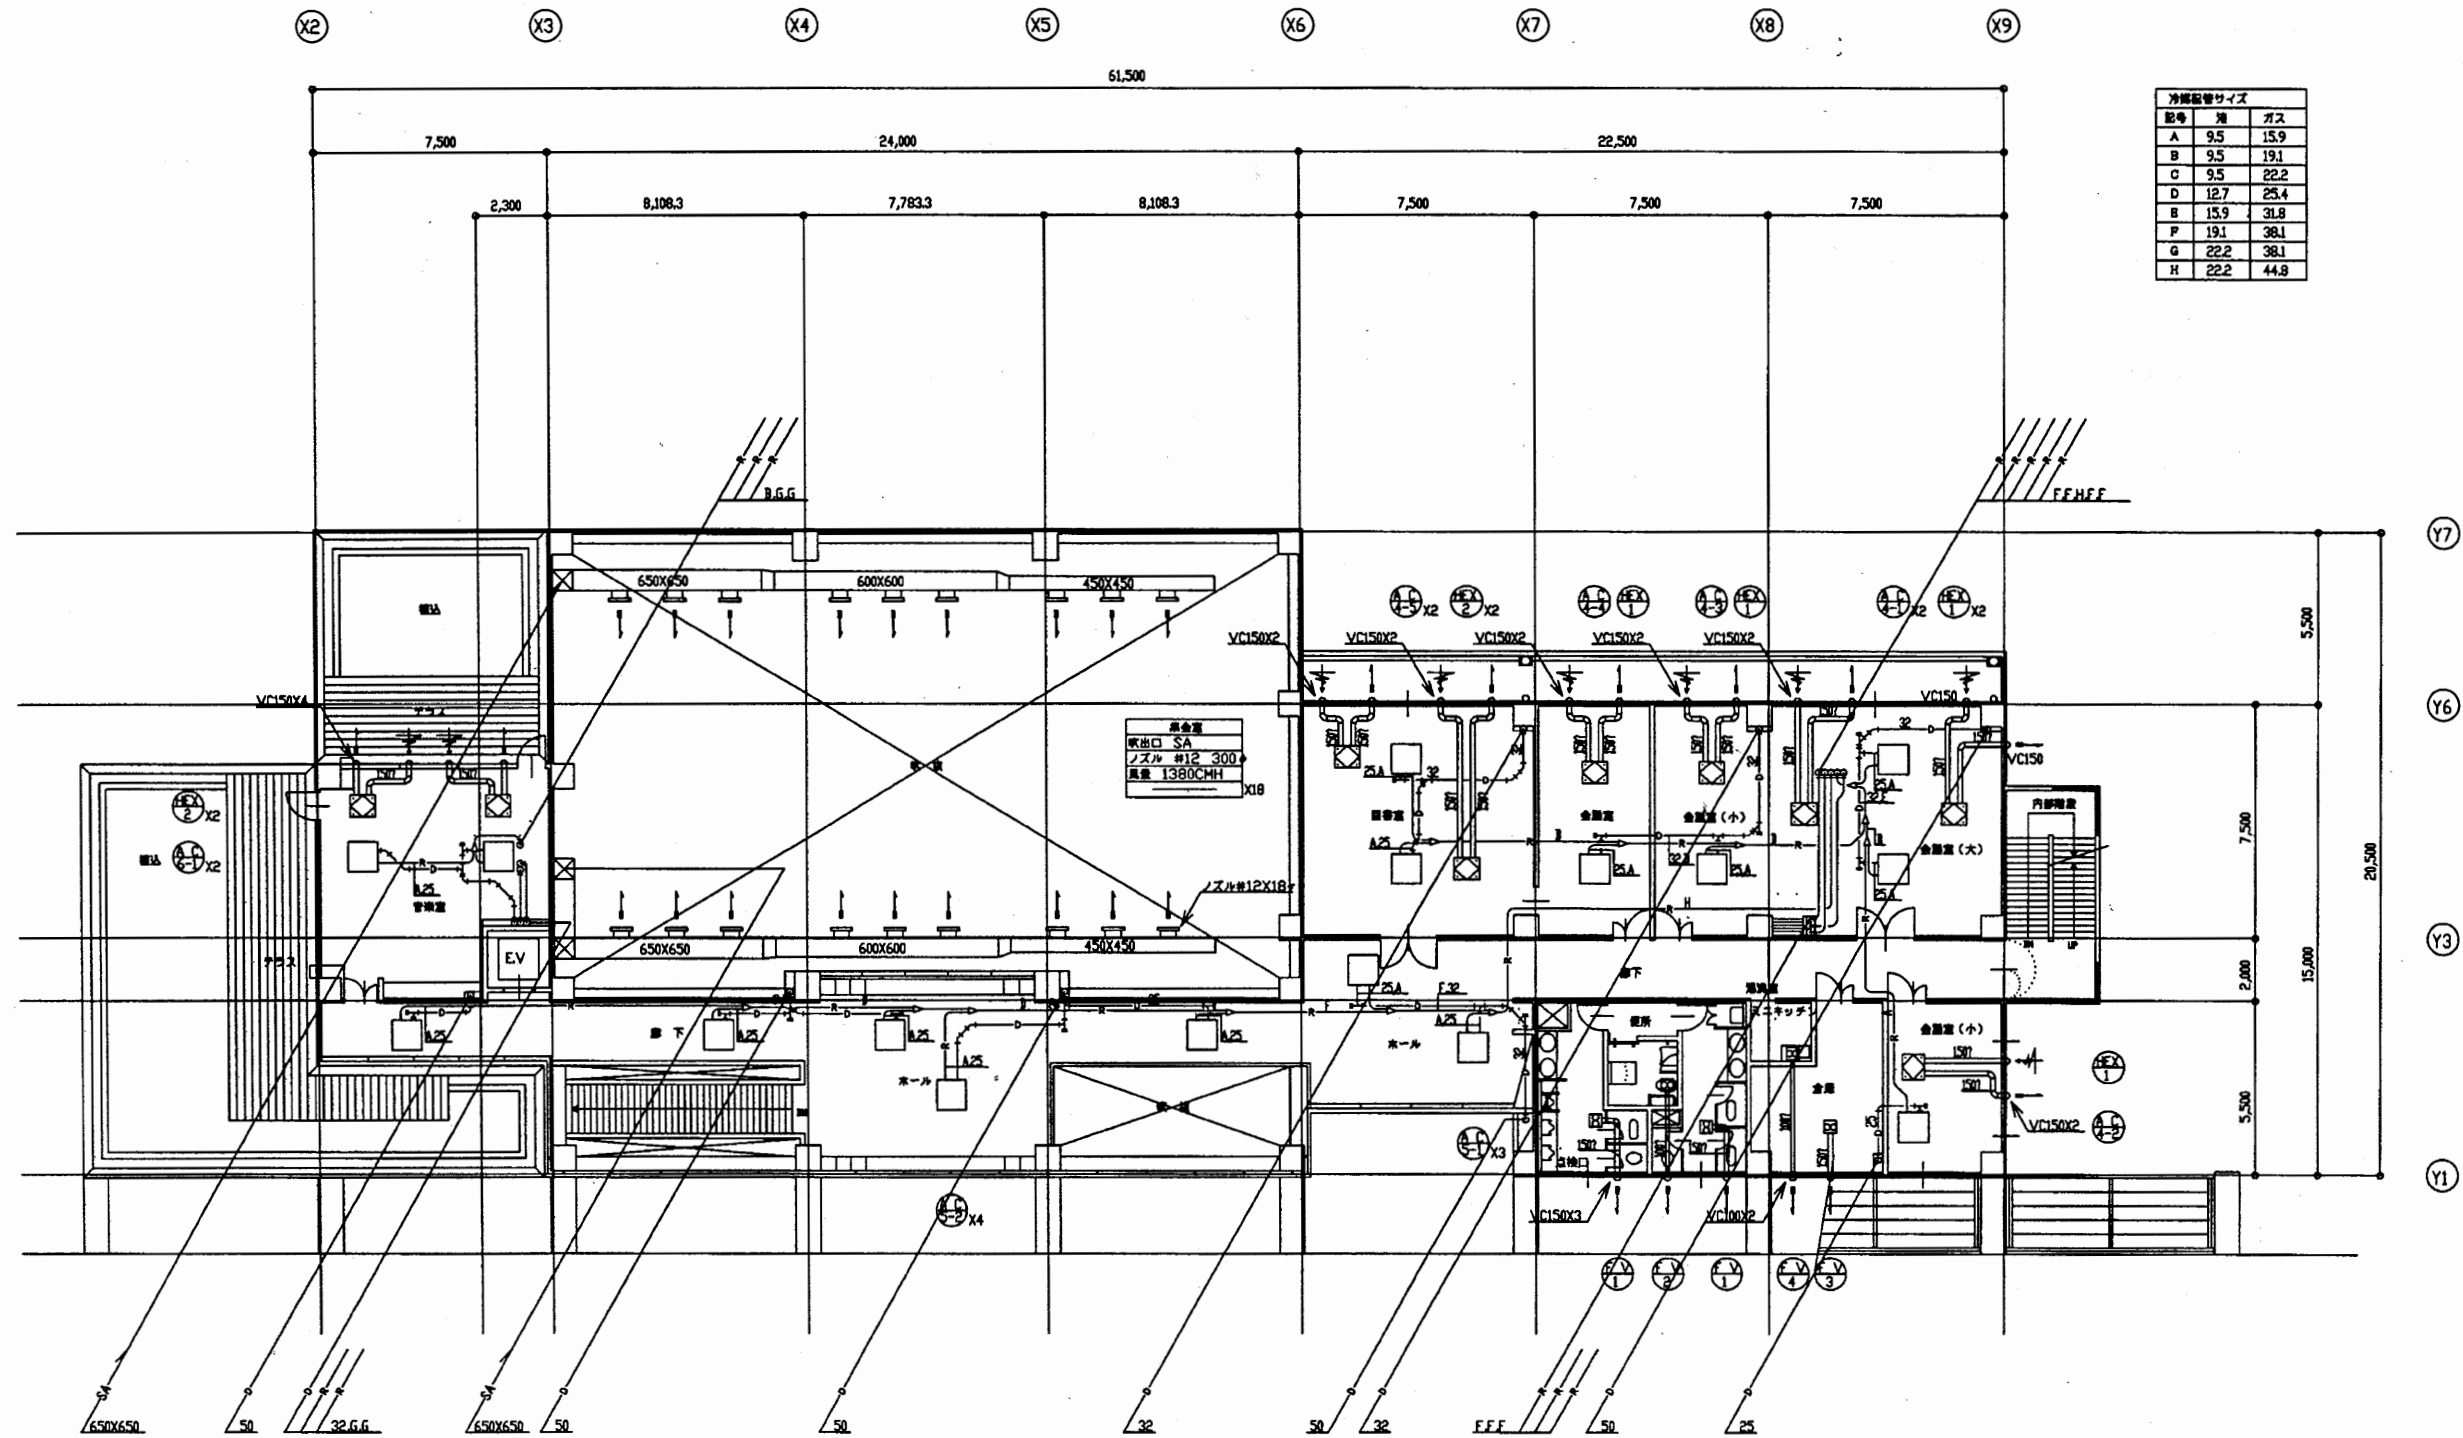

空調設備 2階平面図

武山コミュ

工事名	追浜行政センターほか9か所建築基準法第12条定期点検業務委託			設計者資格 氏名	級建築士登録第 号			課長	主査等	担当者	横須賀市 財政部 FM推進課
図面名称	空調設備図	図番	縮尺	NS	作図	平成	年	月	日		

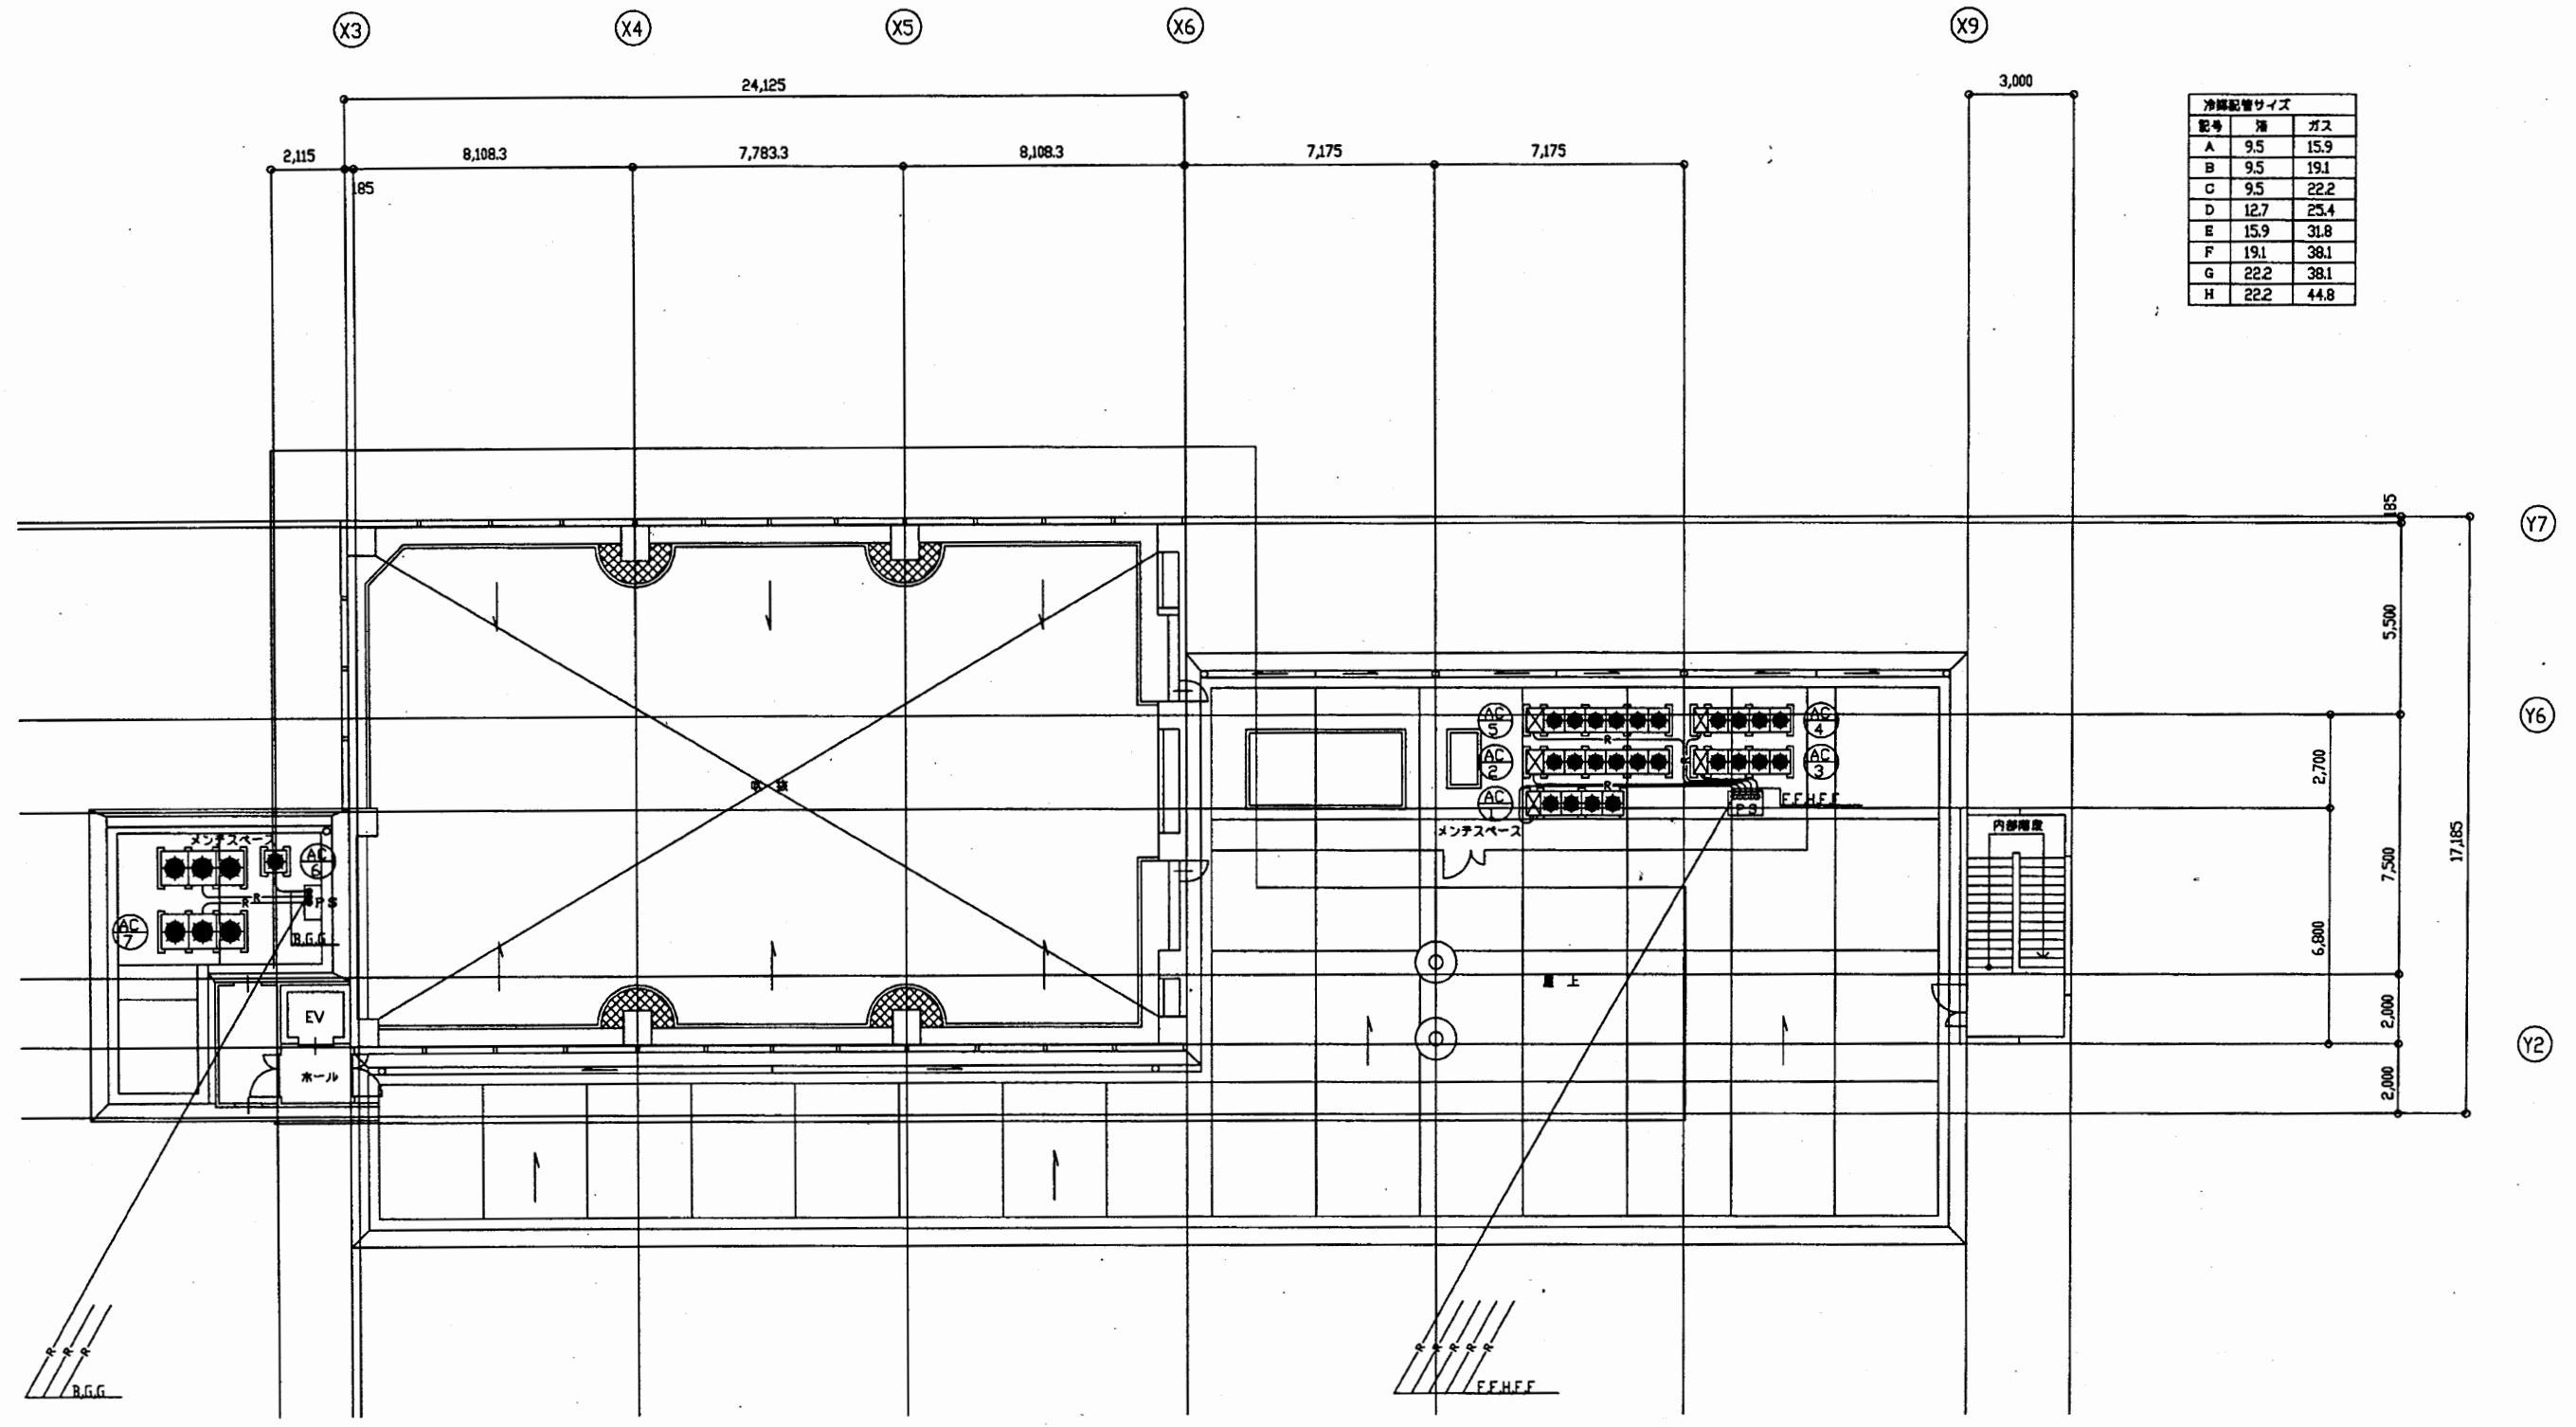

空調設備 R階平面図

武山コミュ

工事名	追浜行政センターほか9か所建築基準法第12条定期点検業務委託			設計者資格 氏名	級建築士登録第 号			課長	主査等	担当者	横須賀市 財政部 FM推進課
図面名称	空調設備図	図番	縮尺	NS	作図	平成 年 月 日					