



至：横須賀中央駅

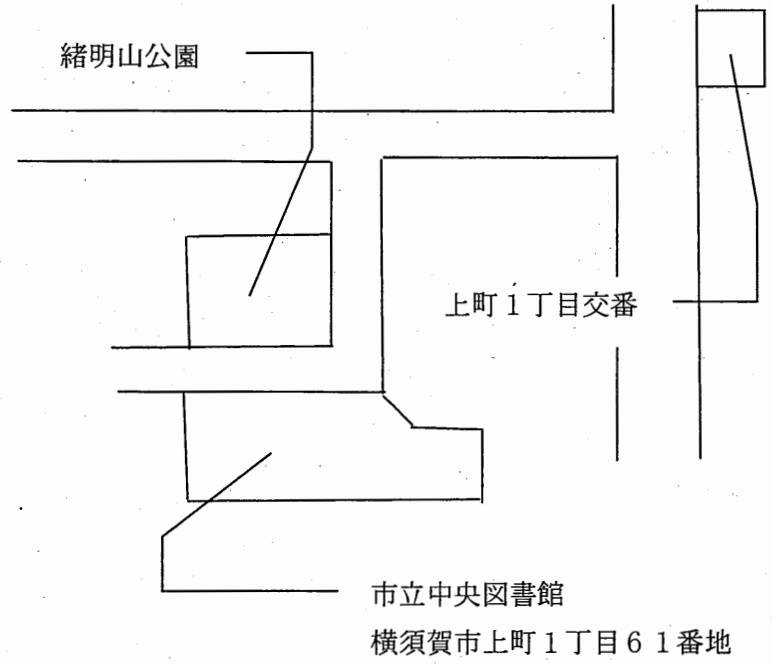


案内図

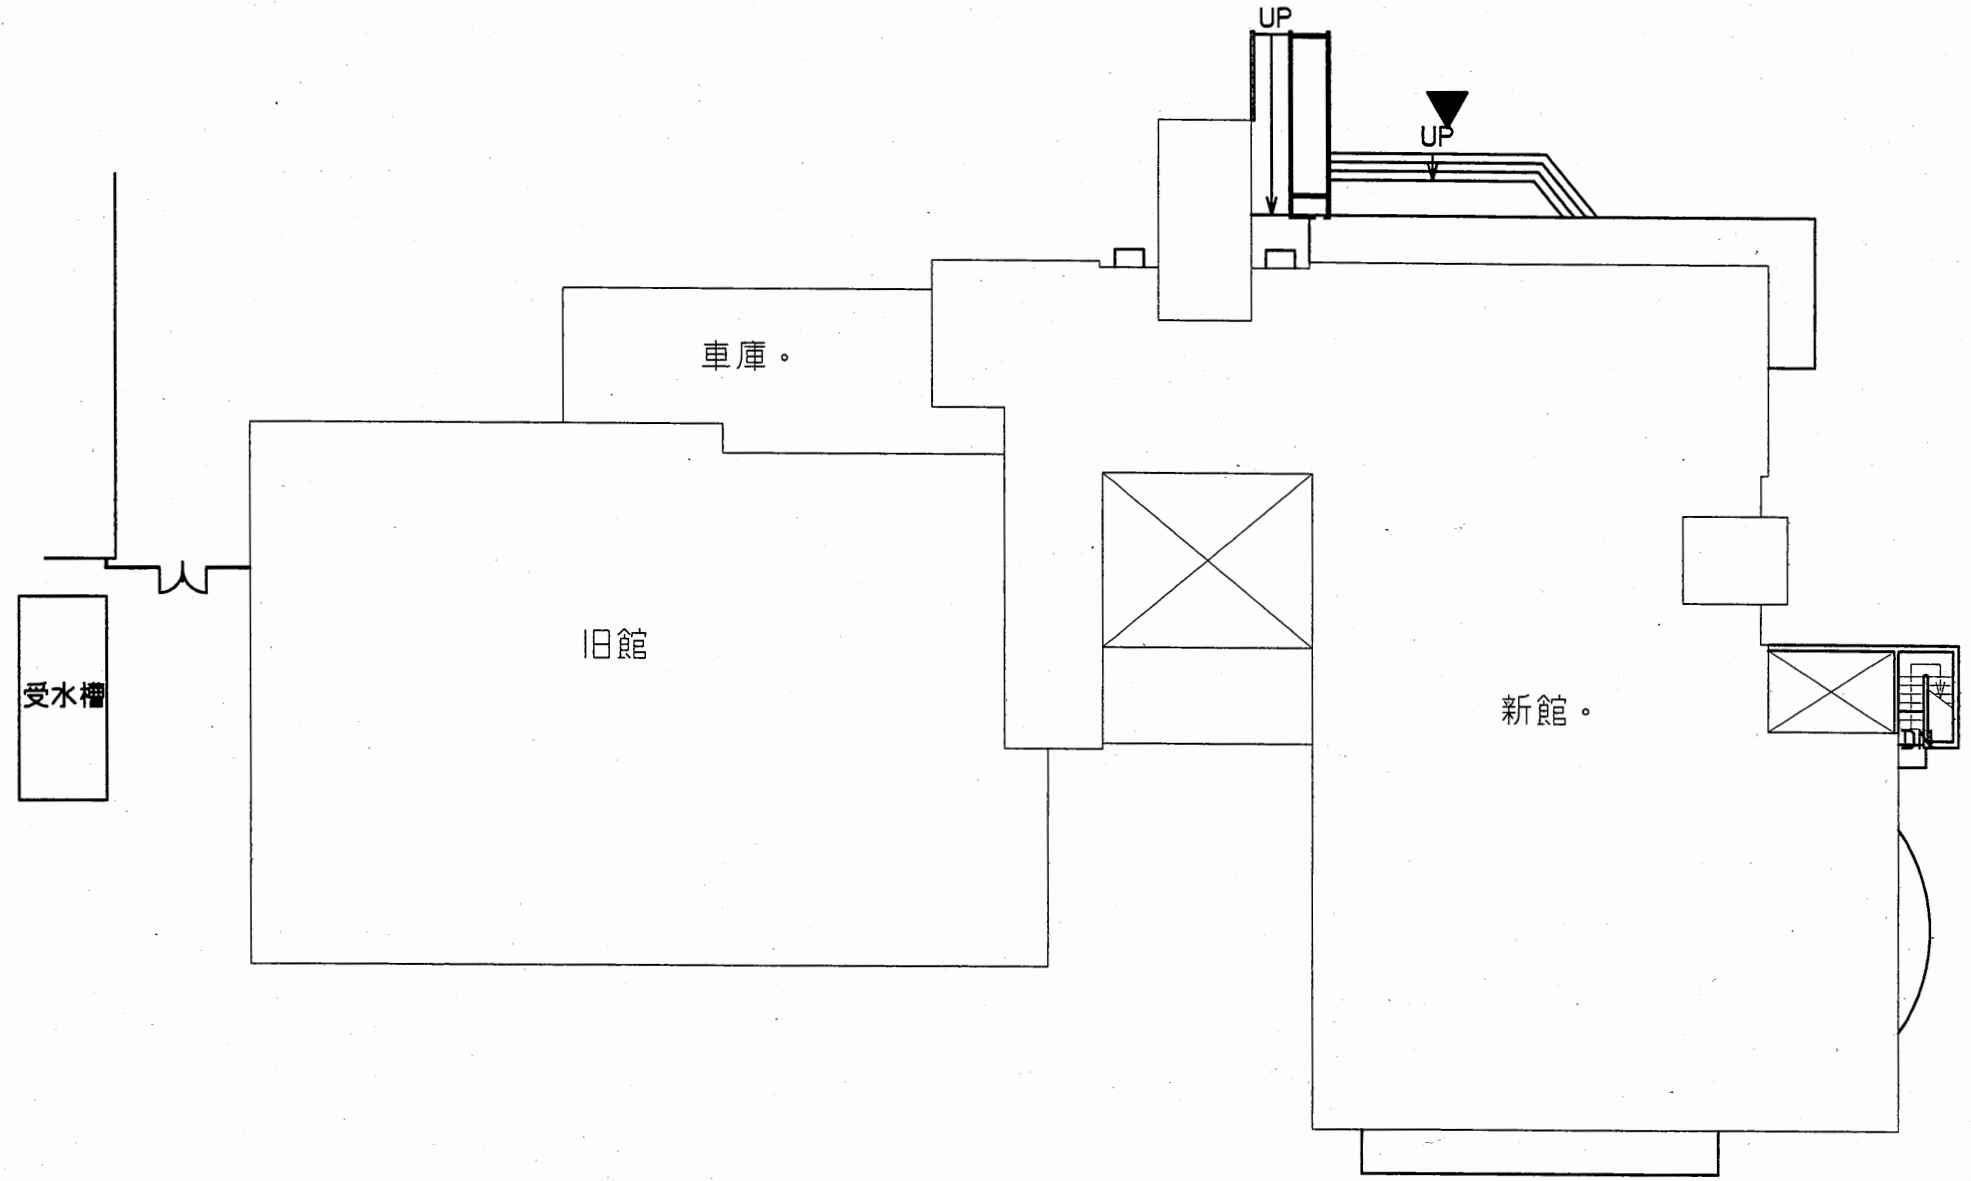

中央図書館


工事名	市立中央図書館ほか7か所 建築基準法第12条点検業務委託			設計者資格 氏名	級建築士登録第 号			課長	主査等	担当者	横須賀市 財務部 FM推進課
図面名称	案内図・配置図	図番	縮尺	1:800	作図	平成 年 月 日					

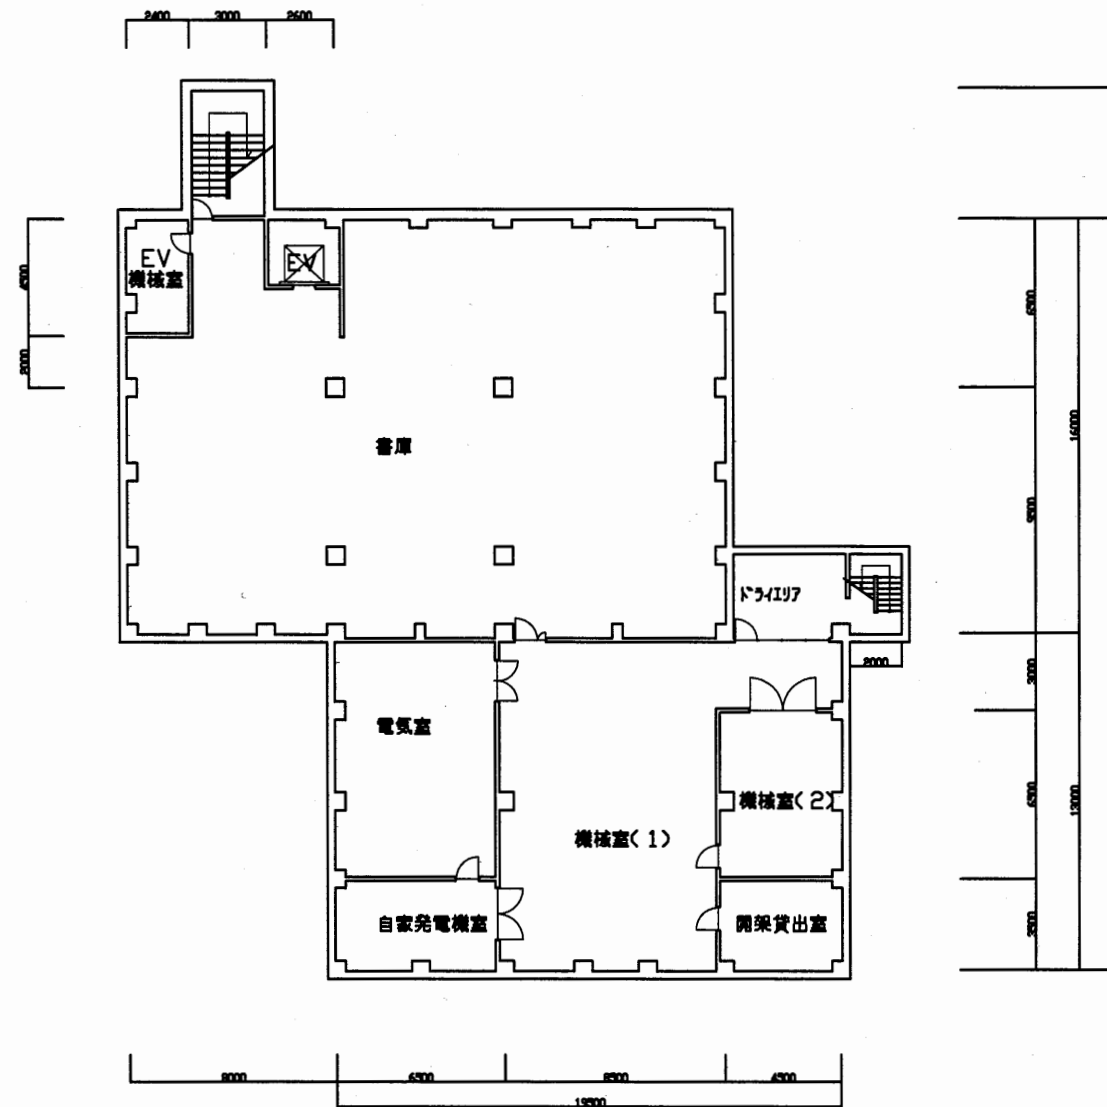

中央図書館

工事名	市立中央図書館ほか7か所 建築基準法第12条点検業務委託			設計者資格 氏名	級建築士登録第 号			課長	主査等	担当者	横須賀市 財務部 FM推進課
図面名称	地下1階平面図	図番		縮尺	1:300	作図	平成 年 月 日				

A3 A4

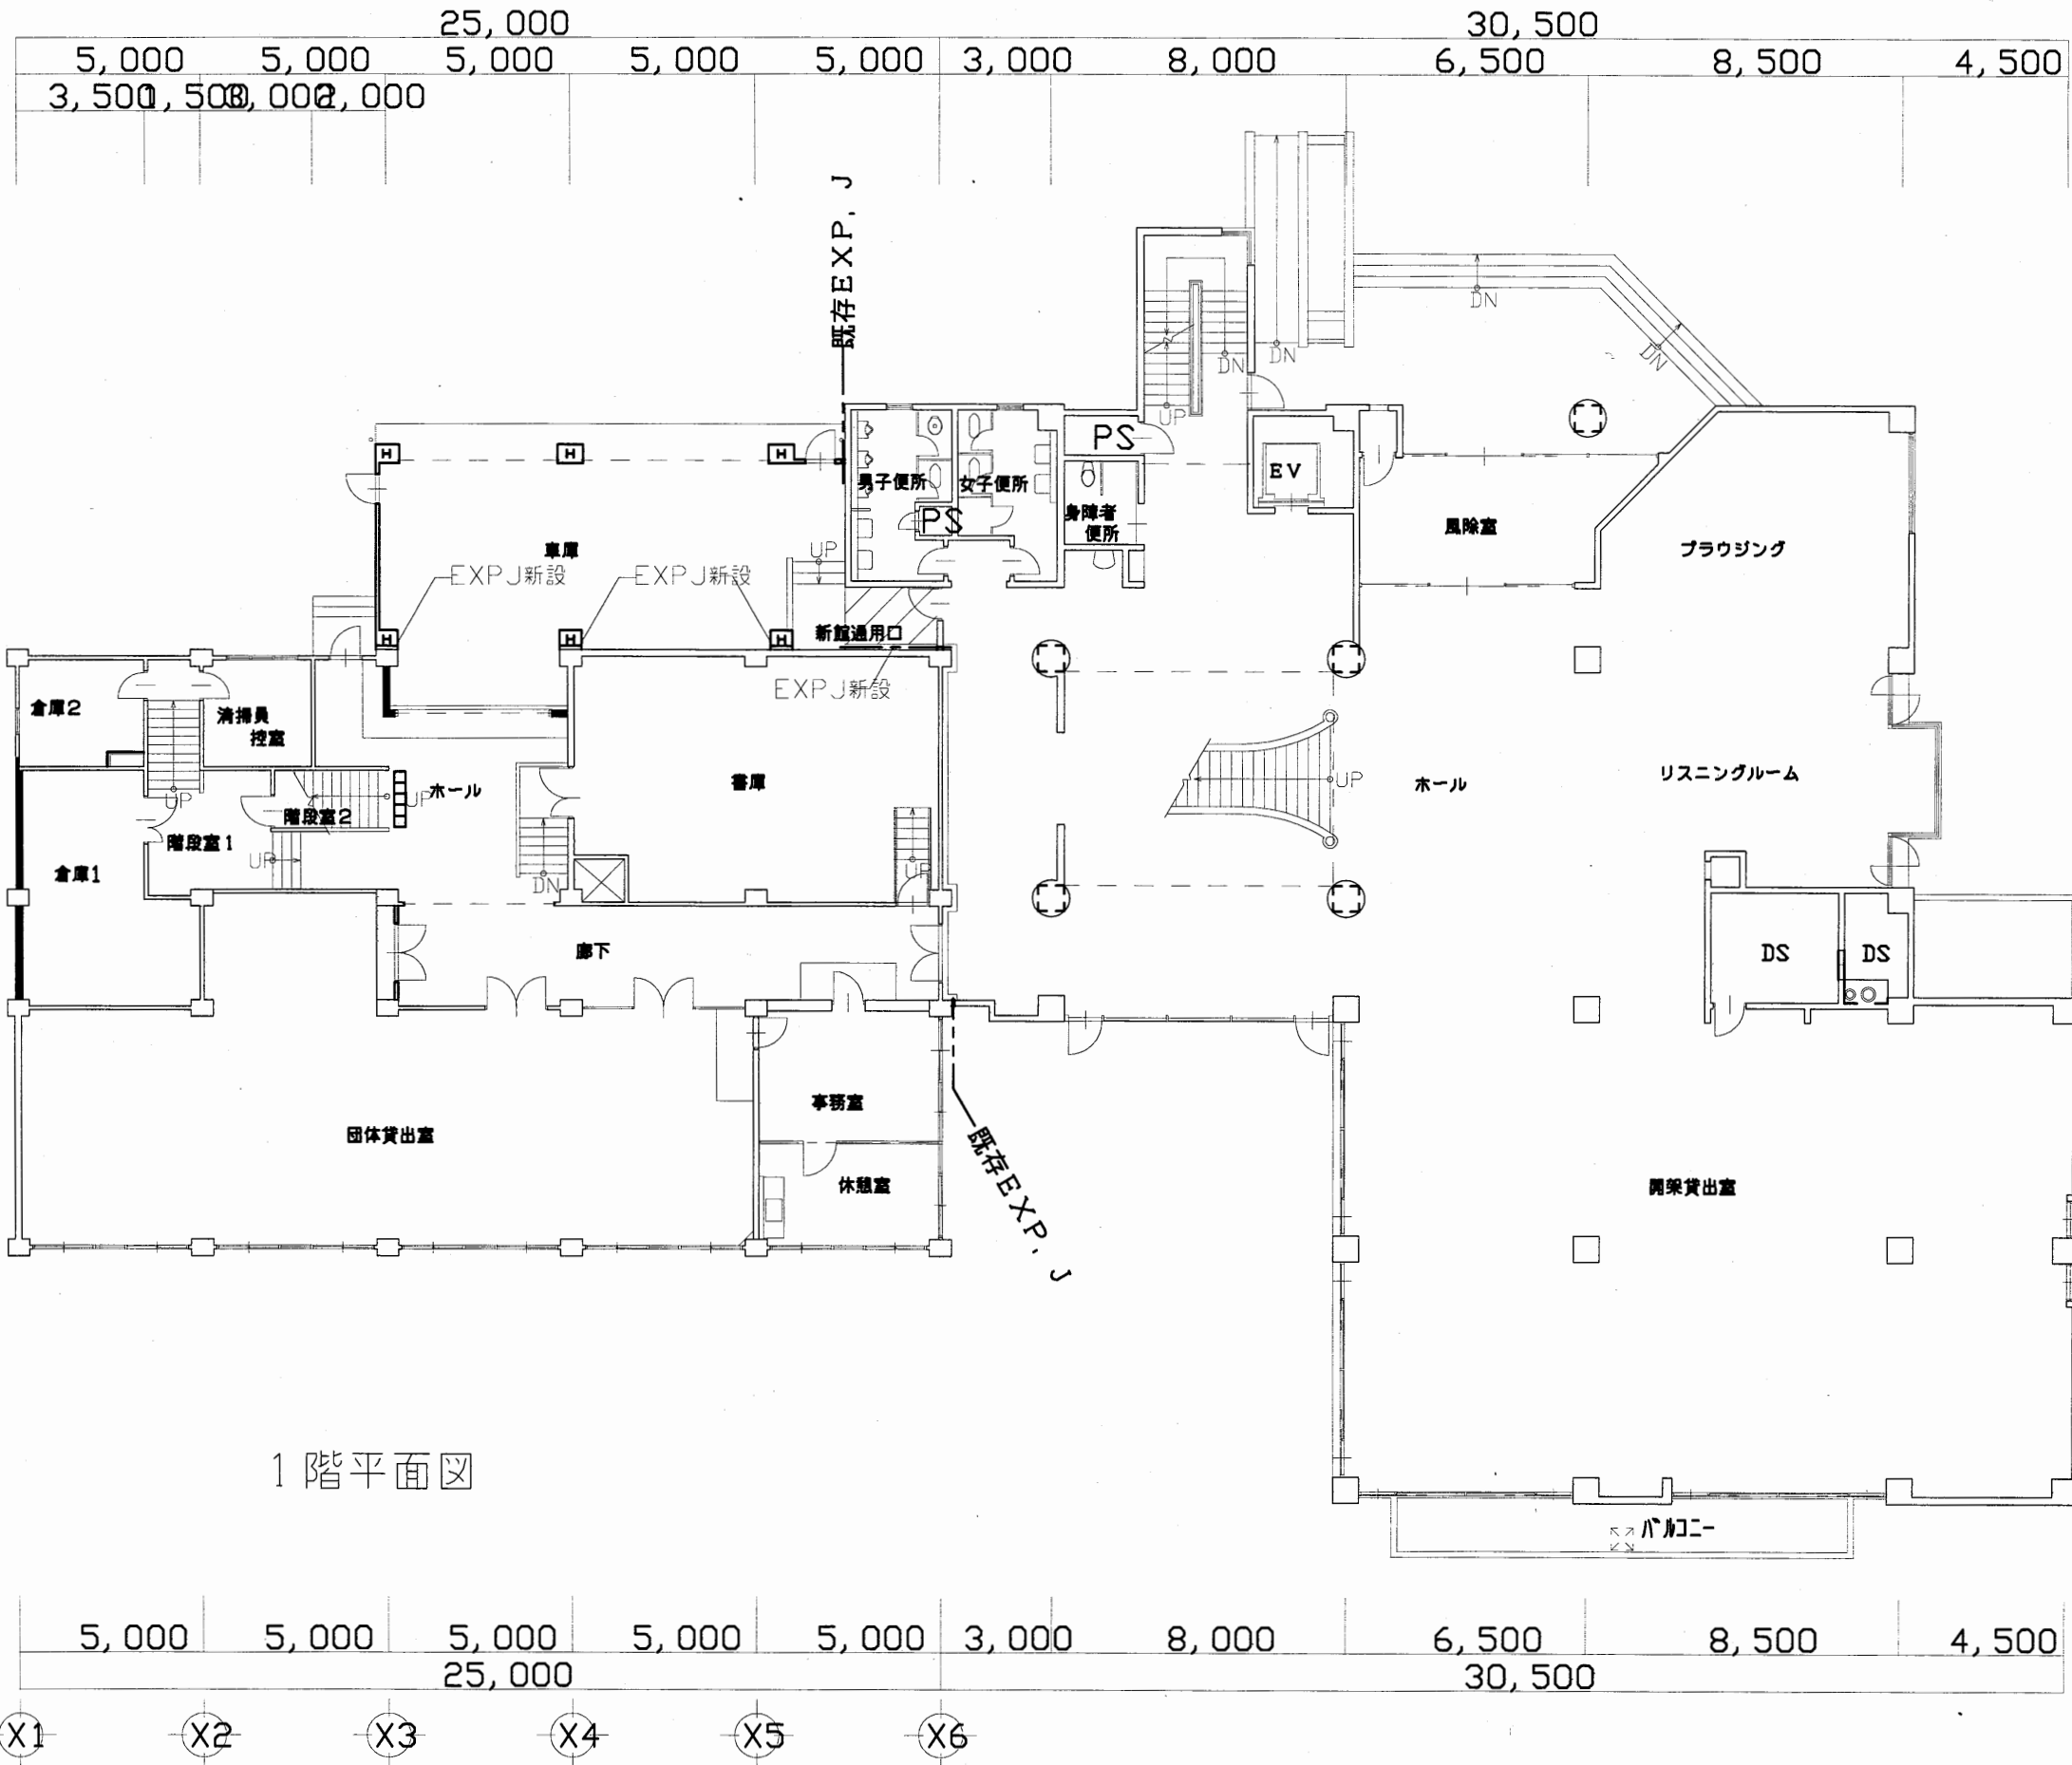


1階平面図

中央図書館

工事名	市立中央図書館ほか7か所 建築基準法第12条点検業務委託			設計者資格 氏名	級建築士登録第 号			課長	主査等	担当者	横須賀市 財務部 FM推進課
図面名称	1階平面図	図番	縮尺	1:300	作図	平成 年 月 日					

A3 A4

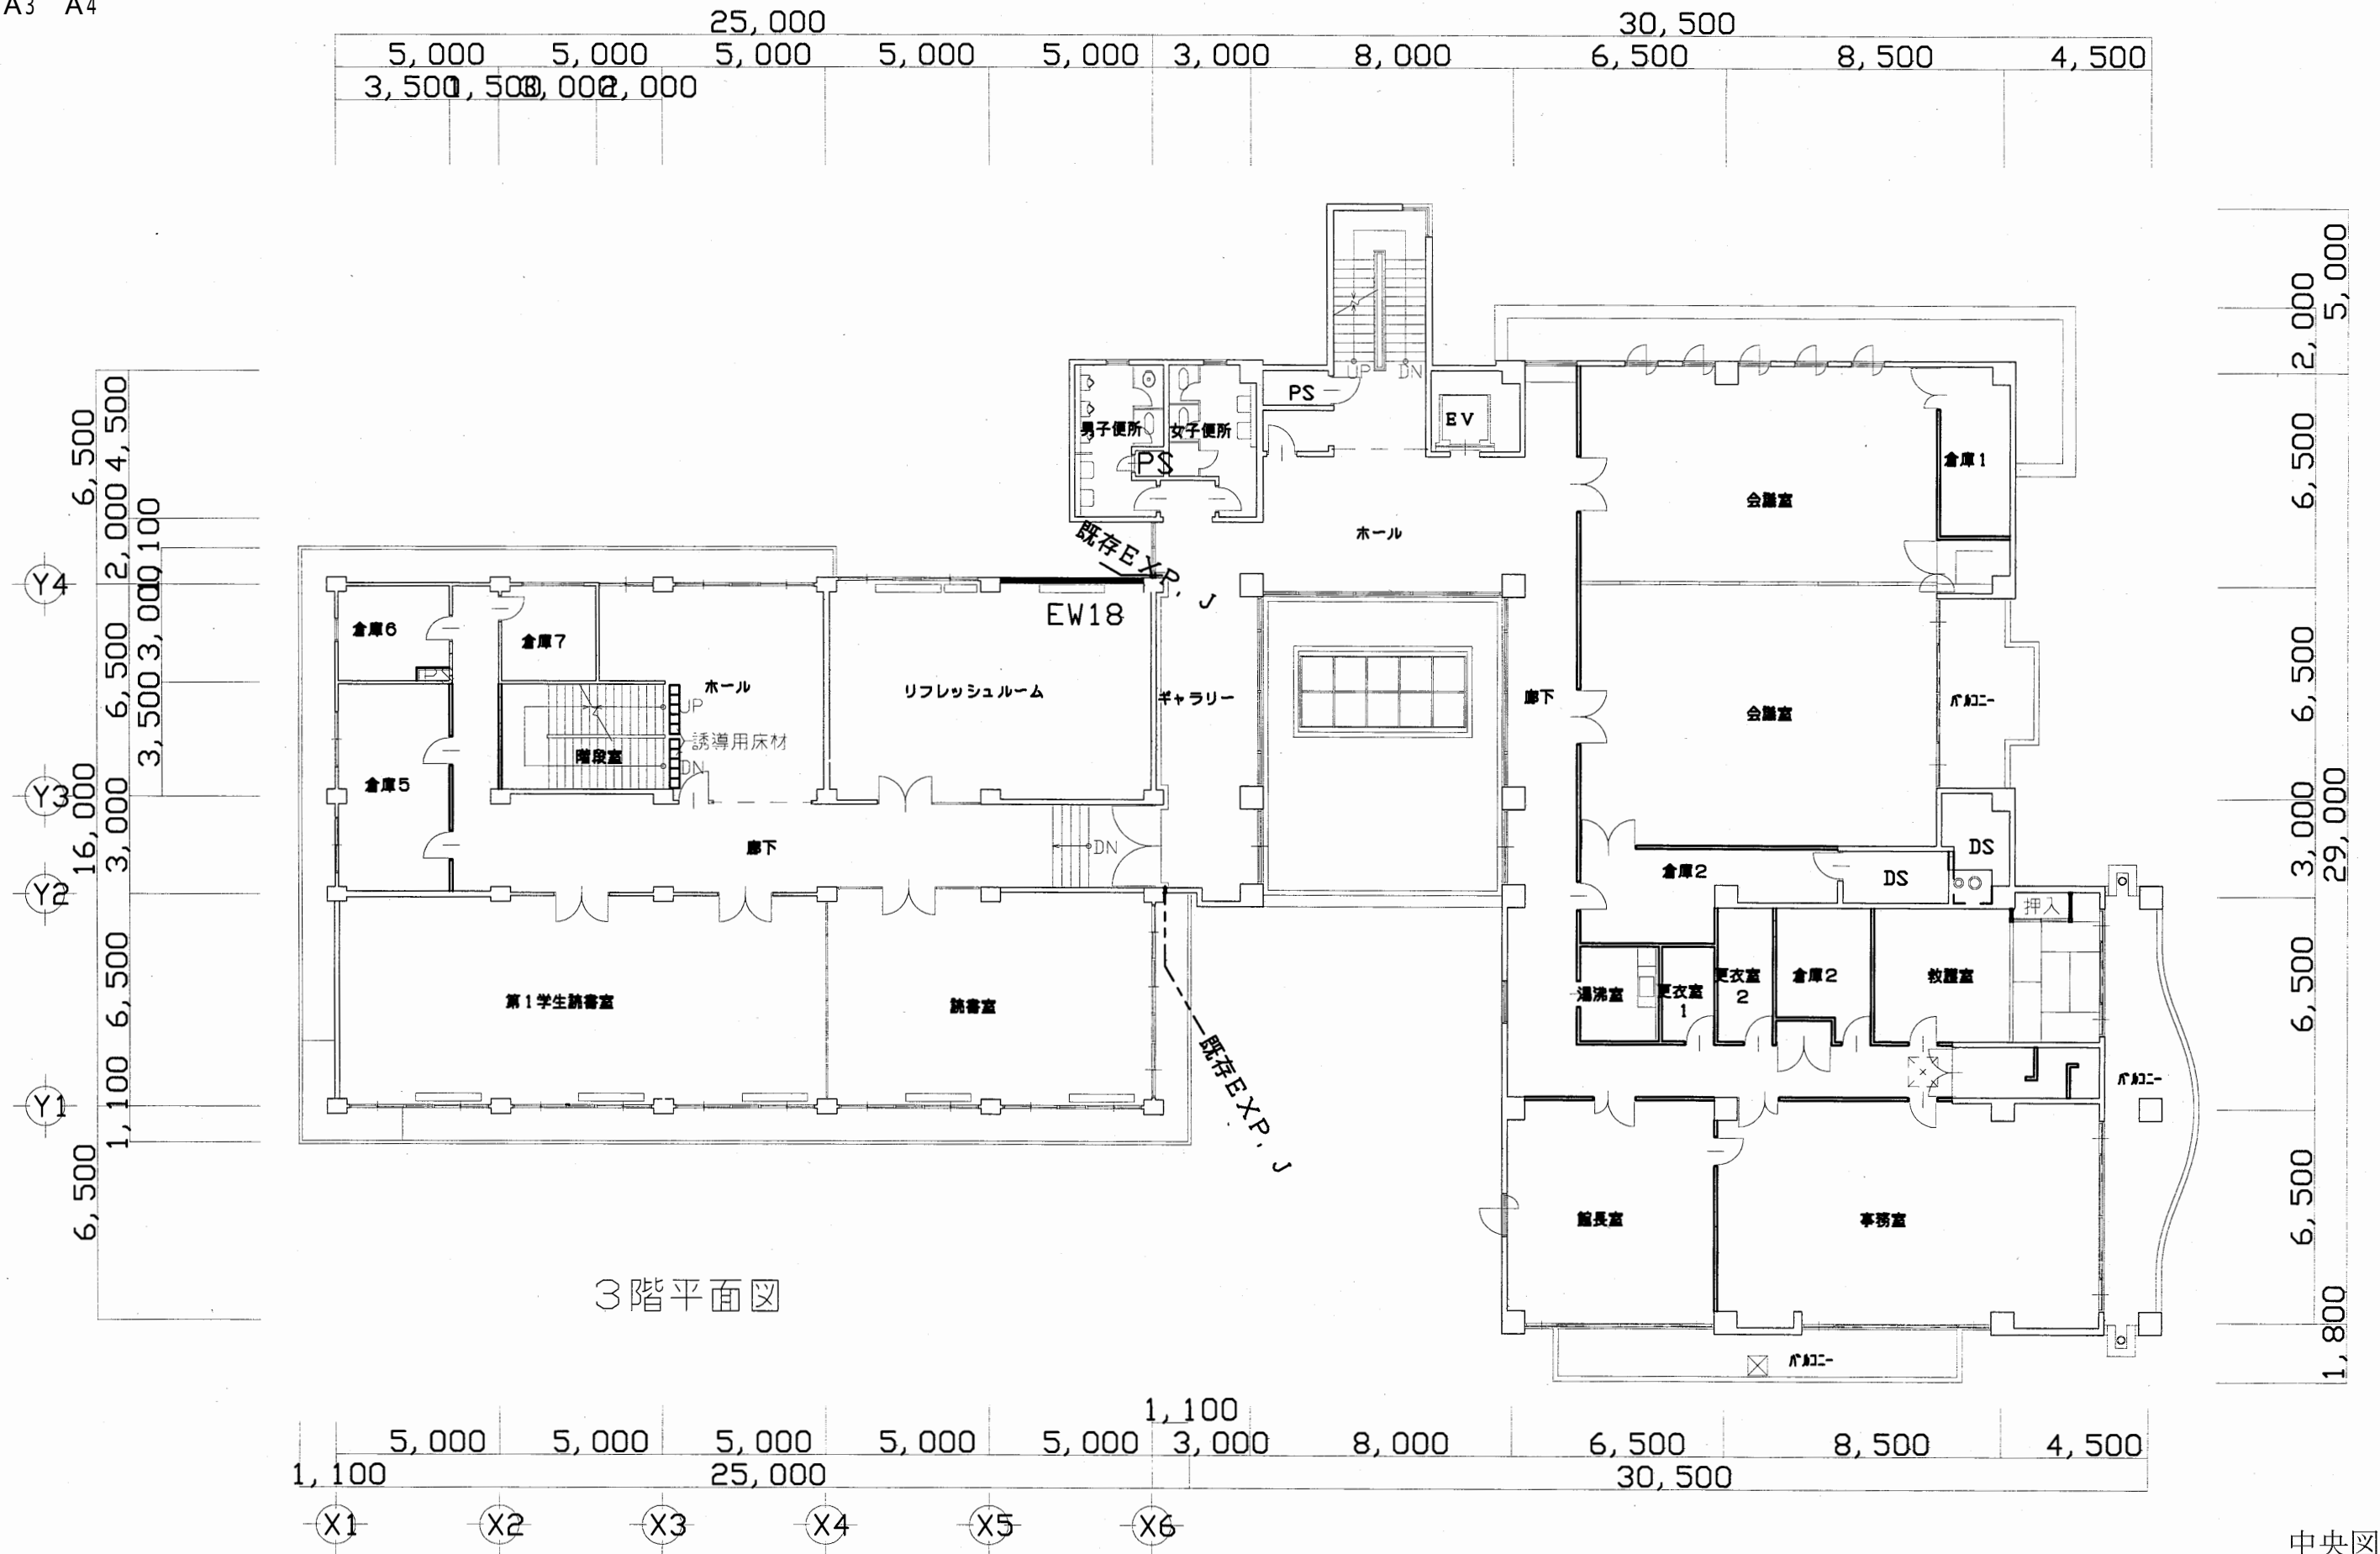


3階平面図

中央図書館

工事名	市立中央図書館ほか7か所 建築基準法第12条点検業務委託			設計者資格 氏名	級建築士登録第 号			課長	主査等	担当者	横須賀市 財務部 FM推進課
図面名称	3階平面図	図番	縮尺	1:300	作図	平成 年 月 日					

A3 A4

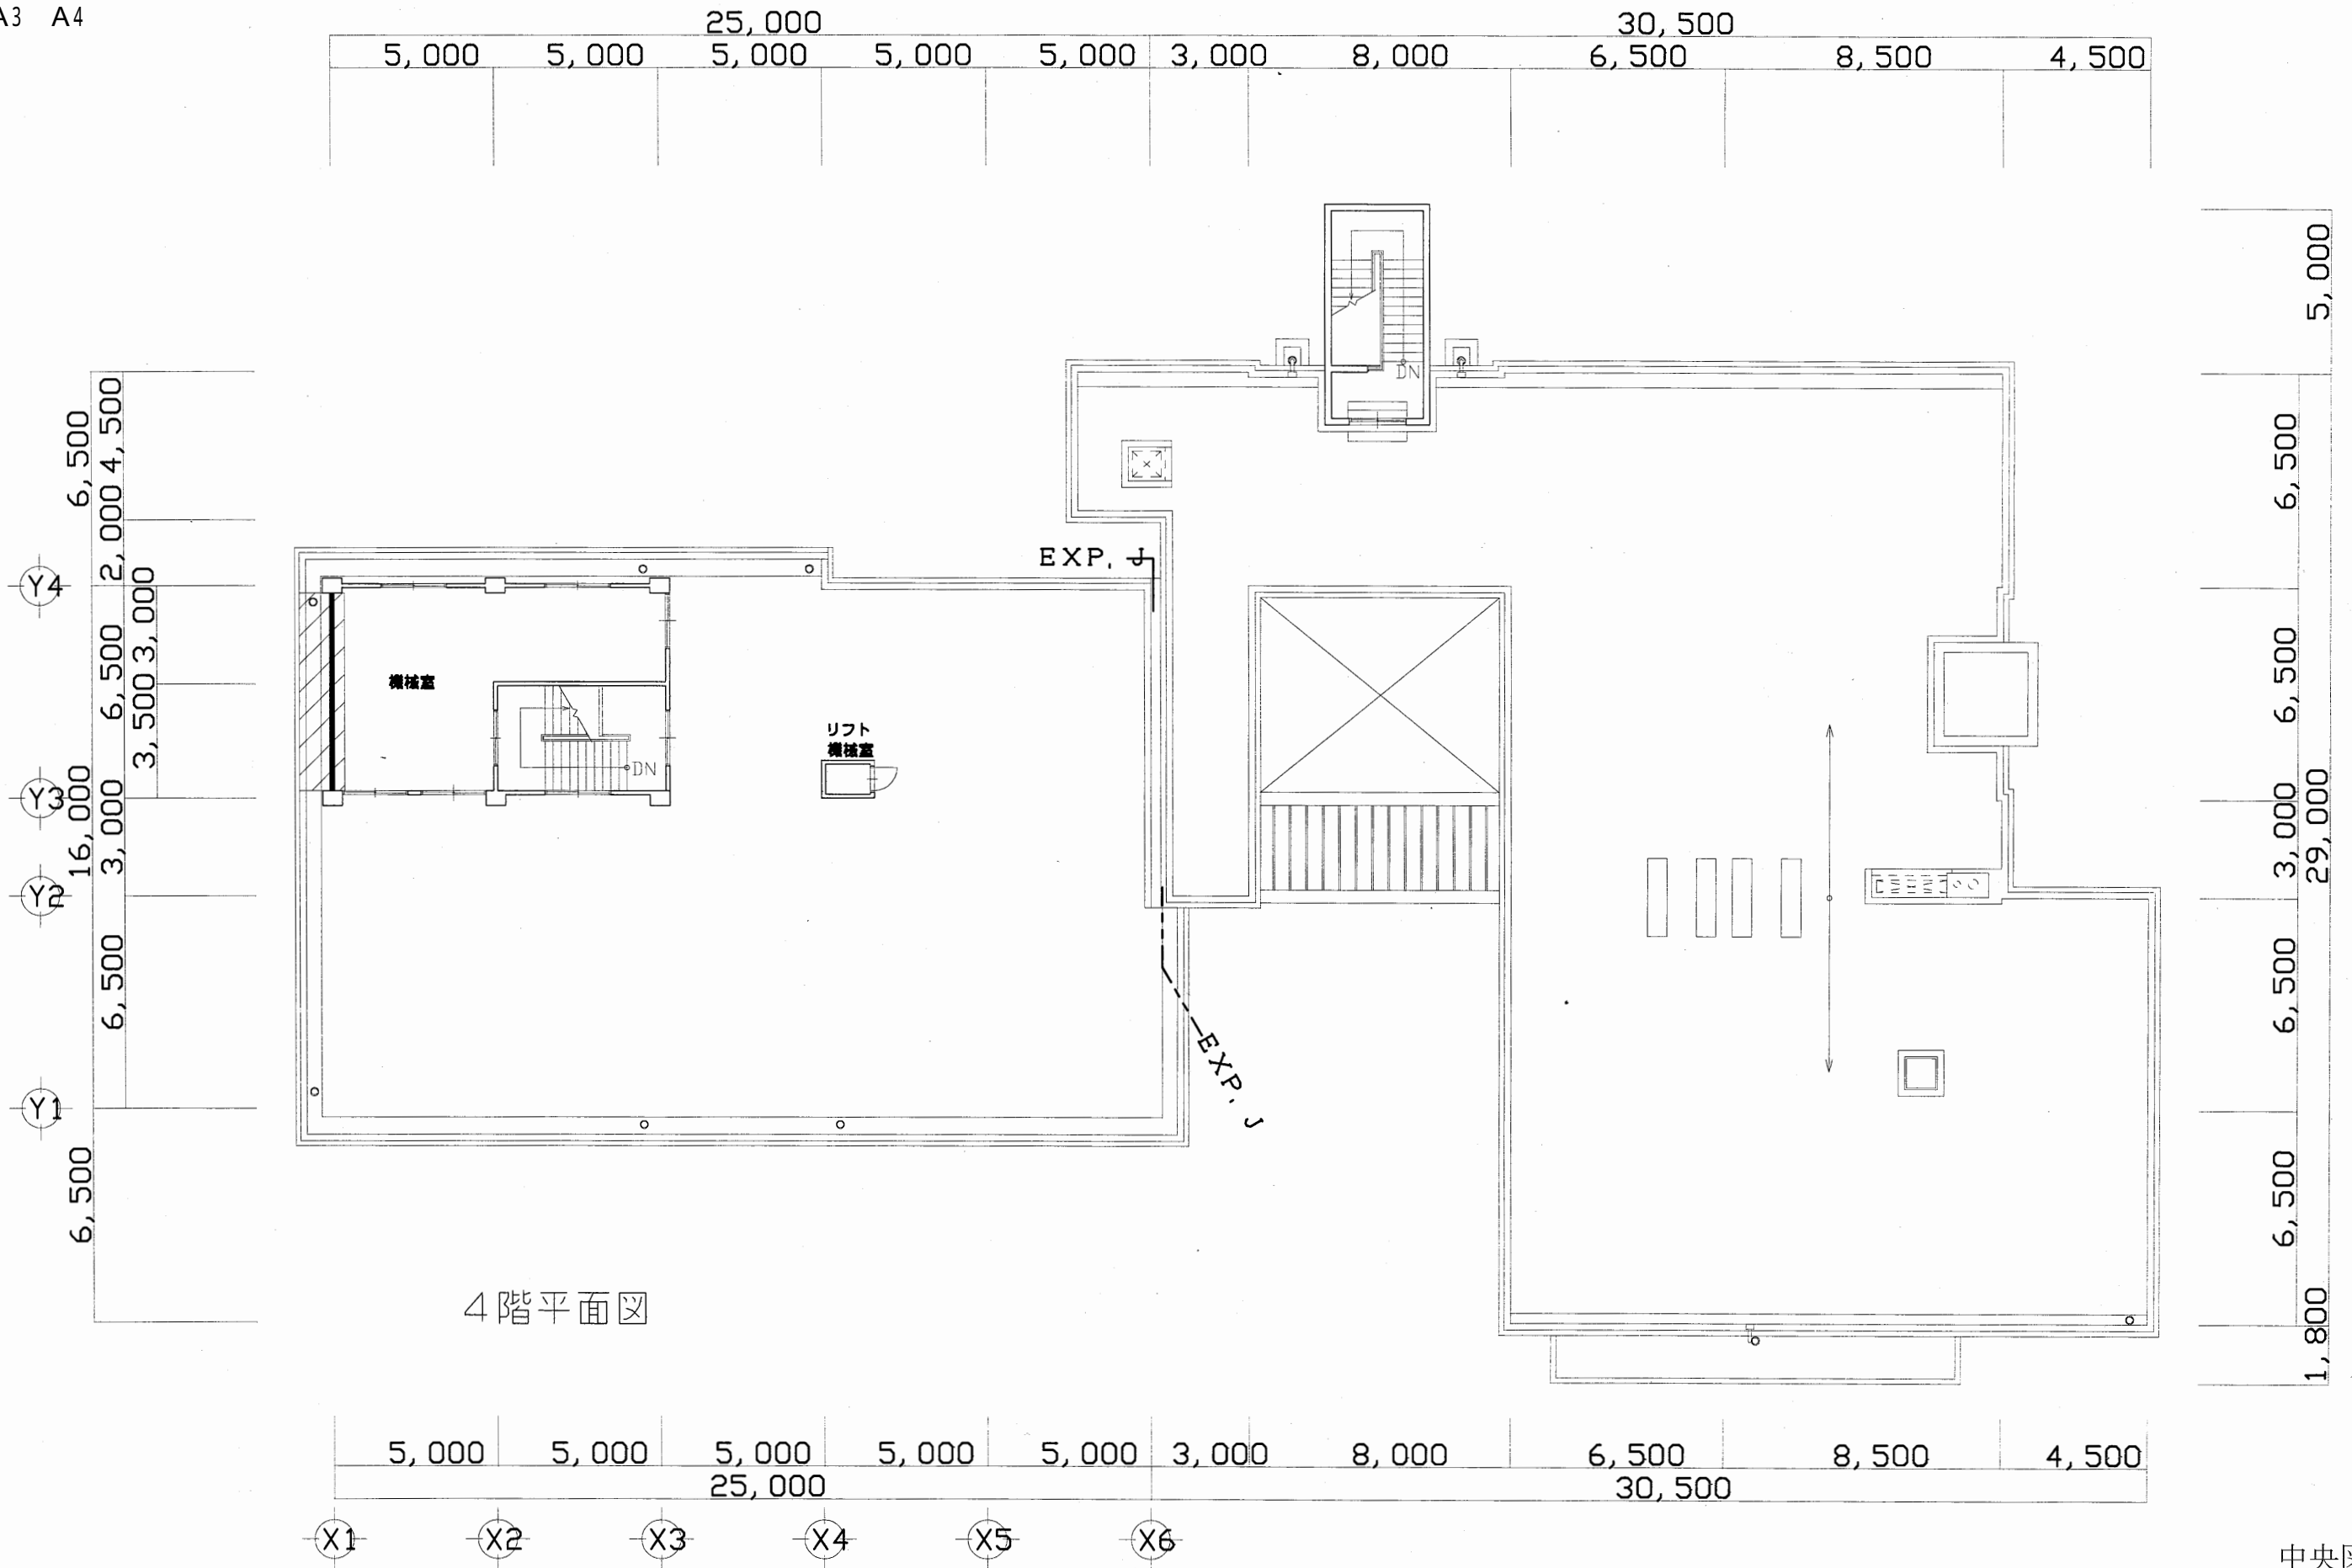


4階平面図

中央図書館


工事名	市立中央図書館ほか7か所 建築基準法第12条点検業務委託		設計者資格 氏名	級建築士登録第 号			課長	主査等	担当者	横須賀市 財務部 FM推進課
図面名称	4階平面図	図番	縮尺	1:300	作図	平成 年 月 日				

A3 A4

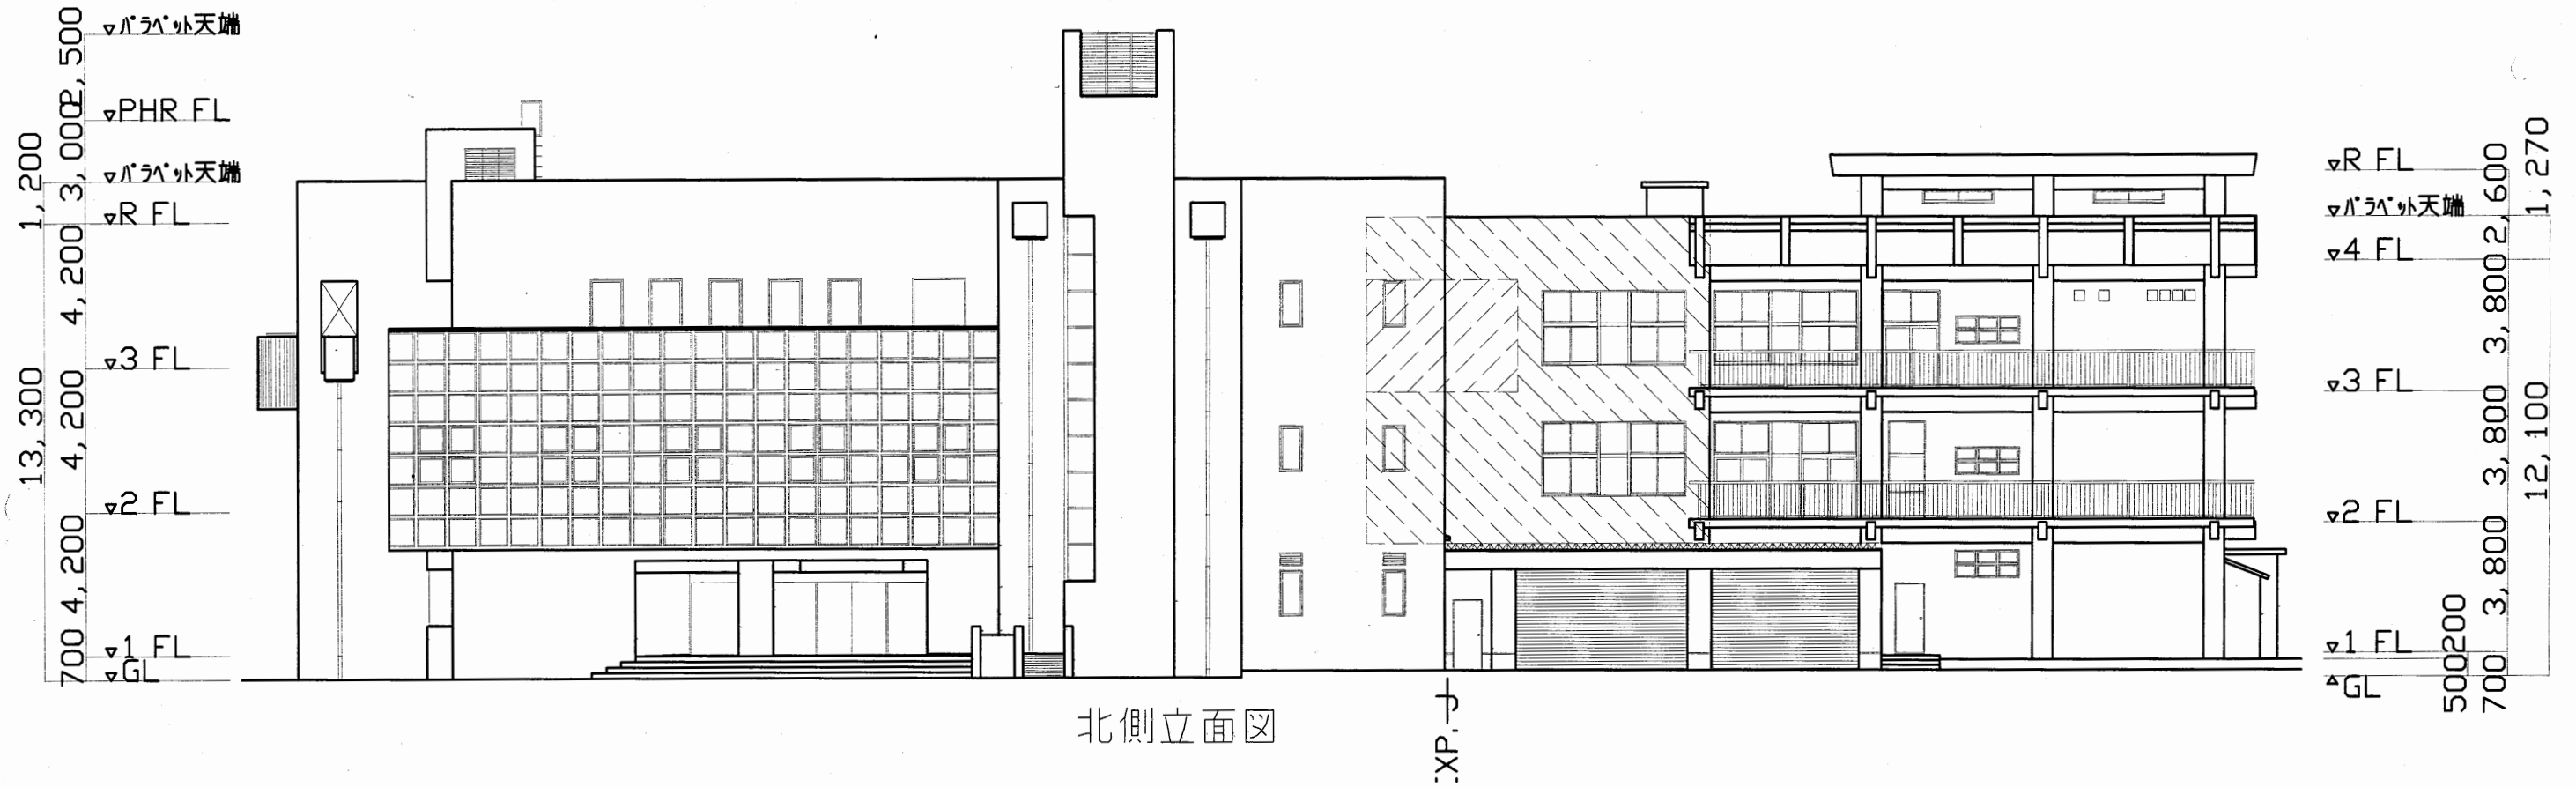

北側立面図

XP-X

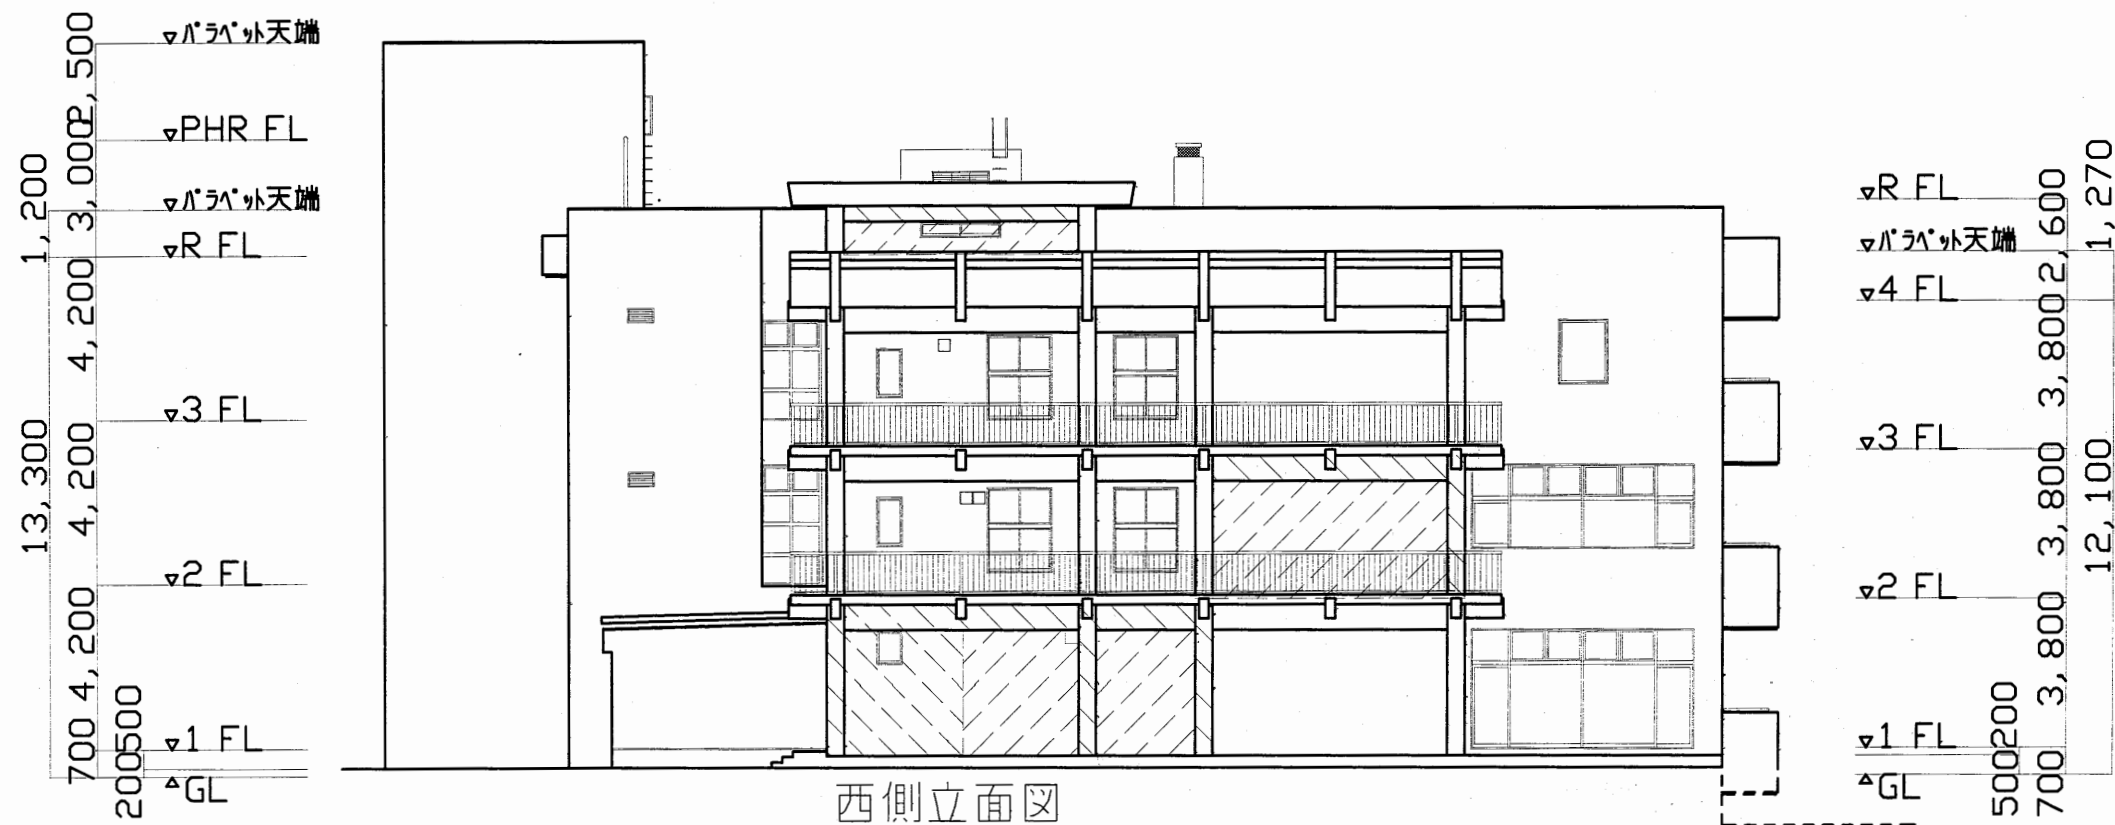


西側立面図

中央図書館

工事名	市立中央図書館ほか7か所 建築基準法第12条点検業務委託		設計者資格 氏名	級建築士登録第 号		課長	主査等	担当者	横須賀市 財務部 FM推進課
図面名称	北・西側立面図	図番	縮尺	1:200	作図	平成 年 月 日			


▽R FL 2,600
 ▽パラソル天端
 ▽4 FL 3,800
 ▽3 FL 3,800
 ▽2 FL 3,800
 ▽1 FL 700
 ▽GL 500

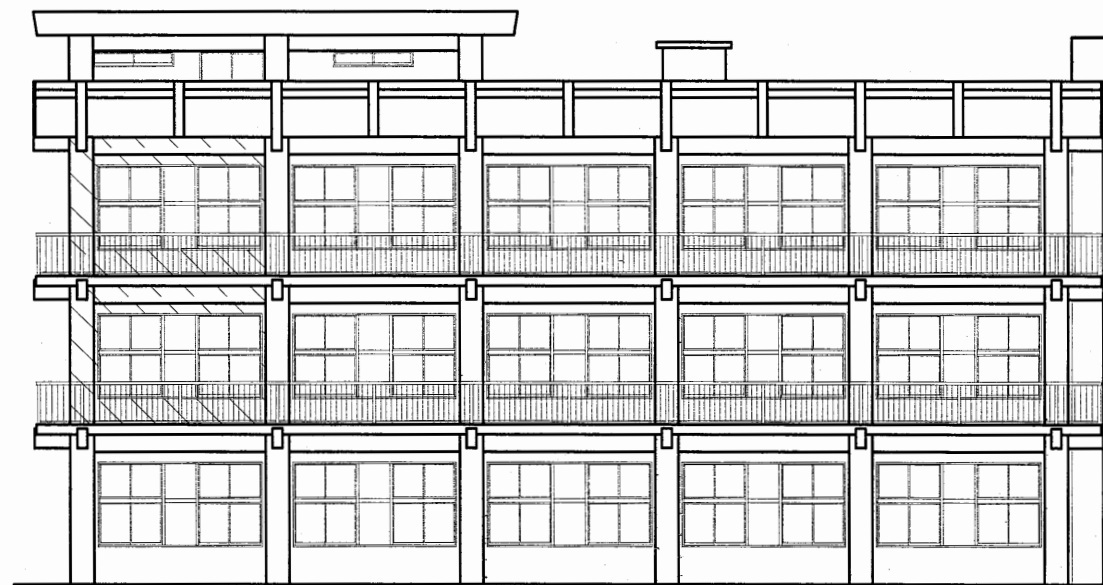

南側立面図

EXP. J

▽パラソル天端
 ▽R FL 4,200
 ▽3 FL 4,200
 ▽2 FL 4,200
 ▽1 FL 700
 ▽GL 1,300

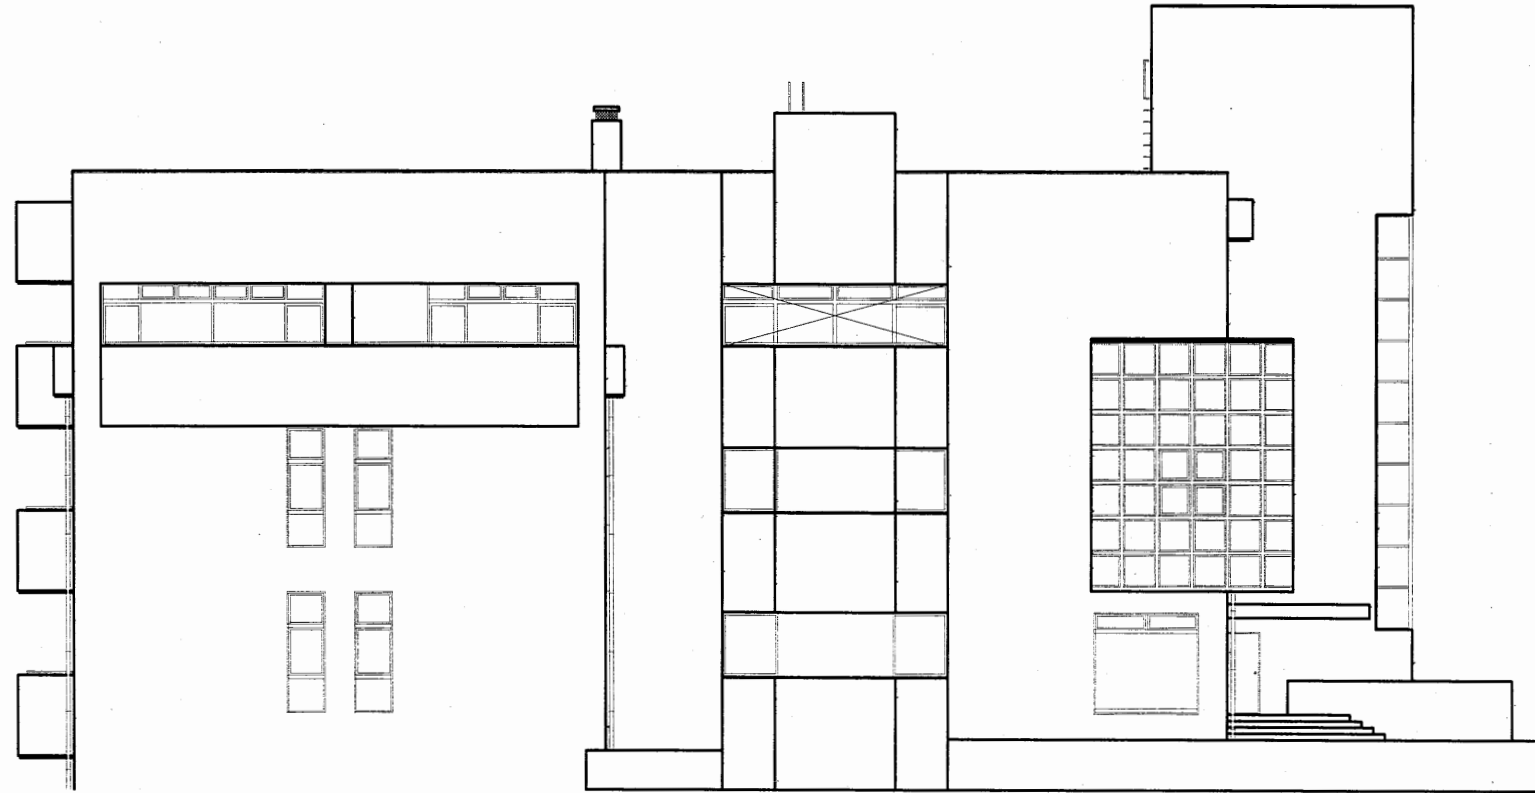


東側立面図


△パラソル天端 2,500
 ▽PHR FL 3,000
 ▽パラソル天端
 ▽R FL 4,200
 ▽3 FL 4,200
 ▽2 FL 4,200
 ▽1 FL 700
 ▽GL 1,300

中央図書館

工事名	市立中央図書館ほか7か所 建築基準法第12条点検業務委託			設計者資格 氏名	級建築士登録第 号			課長	主査等	担当者	横須賀市 財務部 FM推進課
図面名称	南・東側立面図	図番		縮尺	1:200	作図	平成 年 月 日				

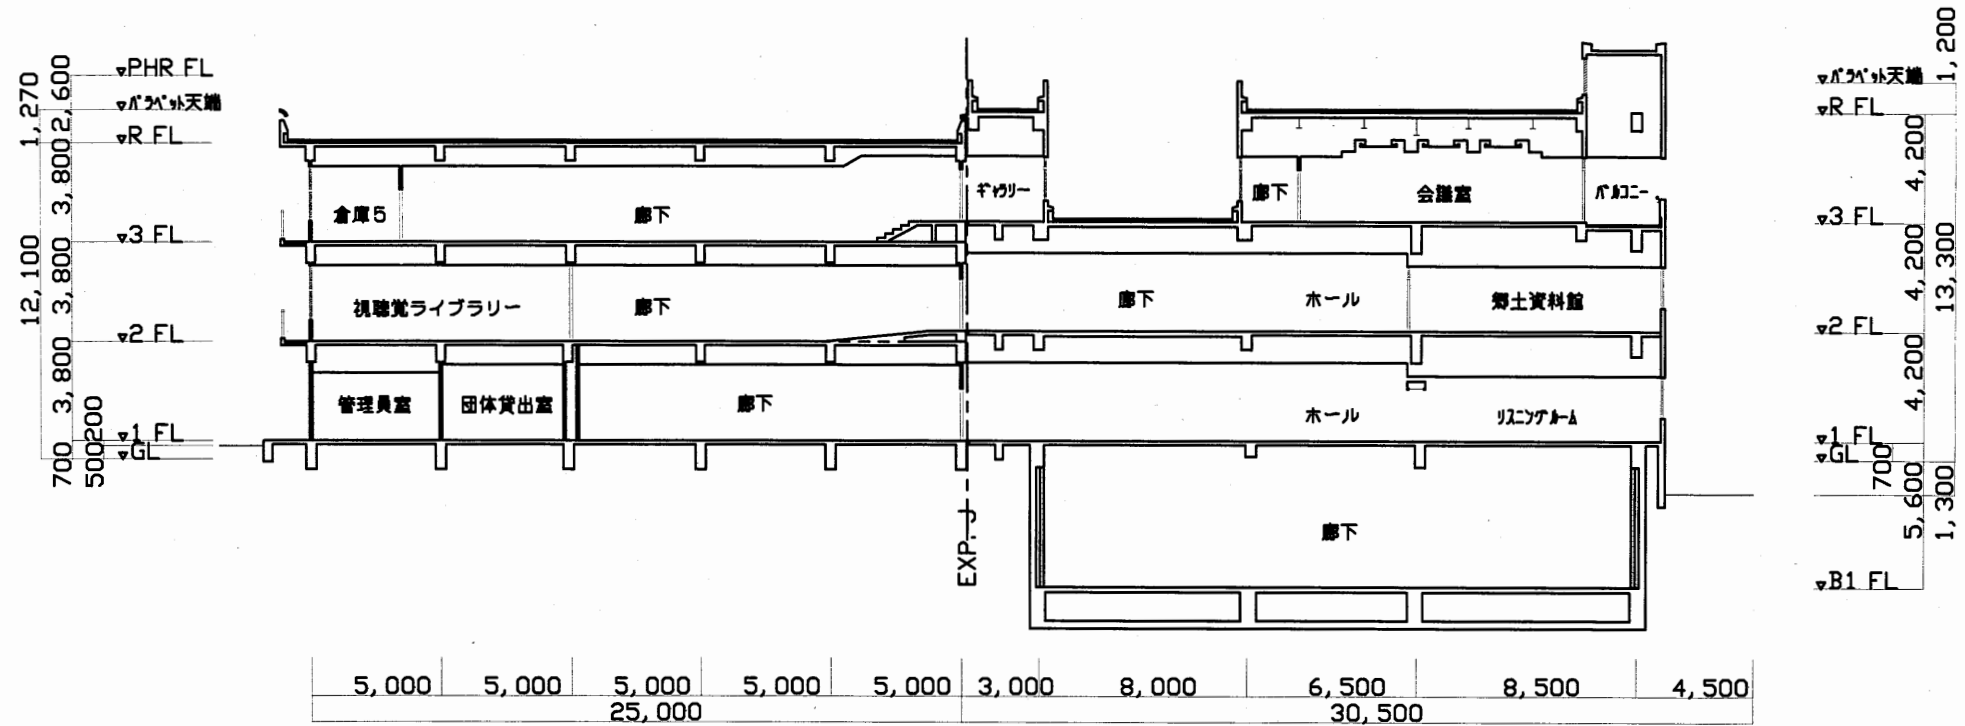


断面図

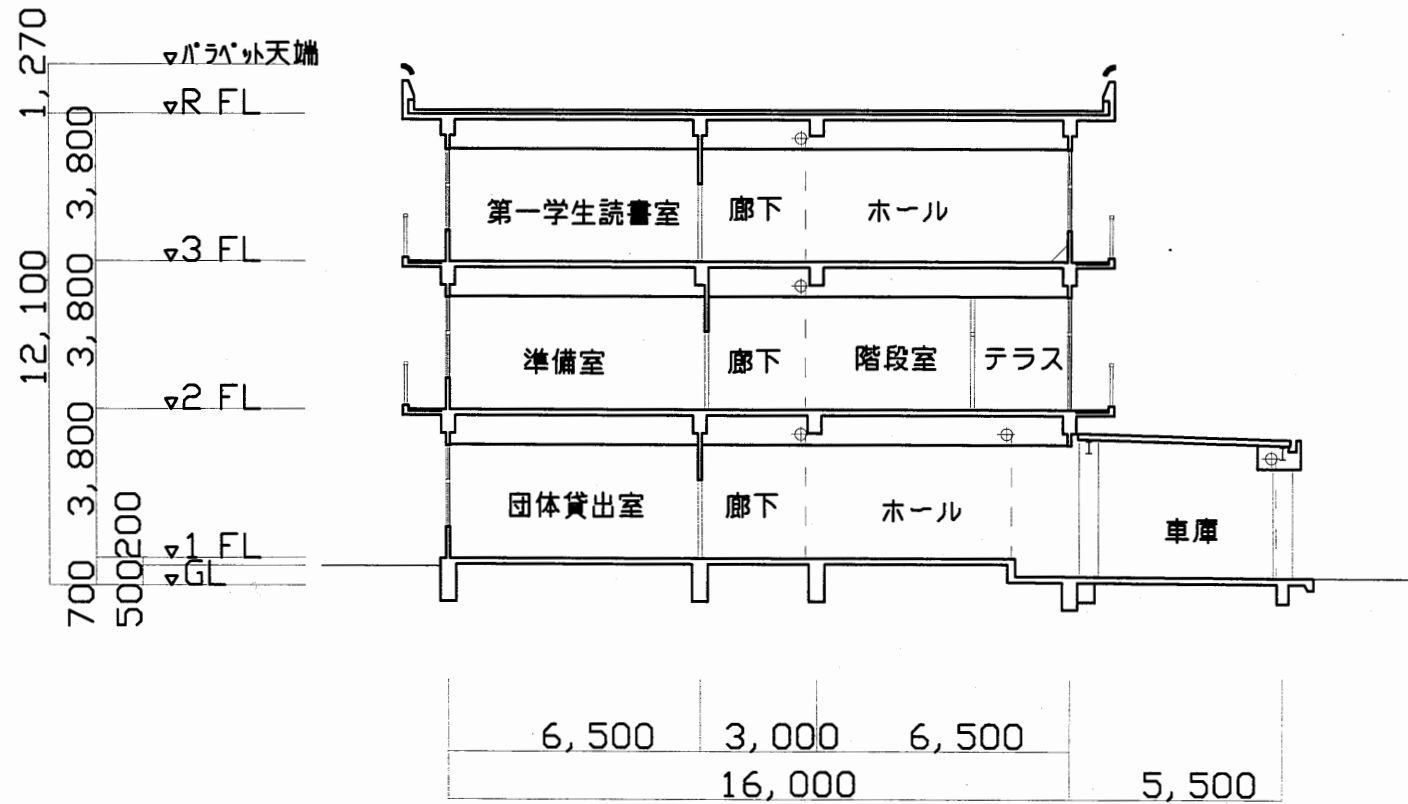

断面図

中央図書館


工事名	市立中央図書館ほか7か所 建築基準法第12条点検業務委託			設計者資格 氏名	級建築士登録第 号			課長	主査等	担当者	横須賀市 財務部 FM推進課
図面名称	断面図	図番	縮尺	1:200	作図	平成 年 月 日					

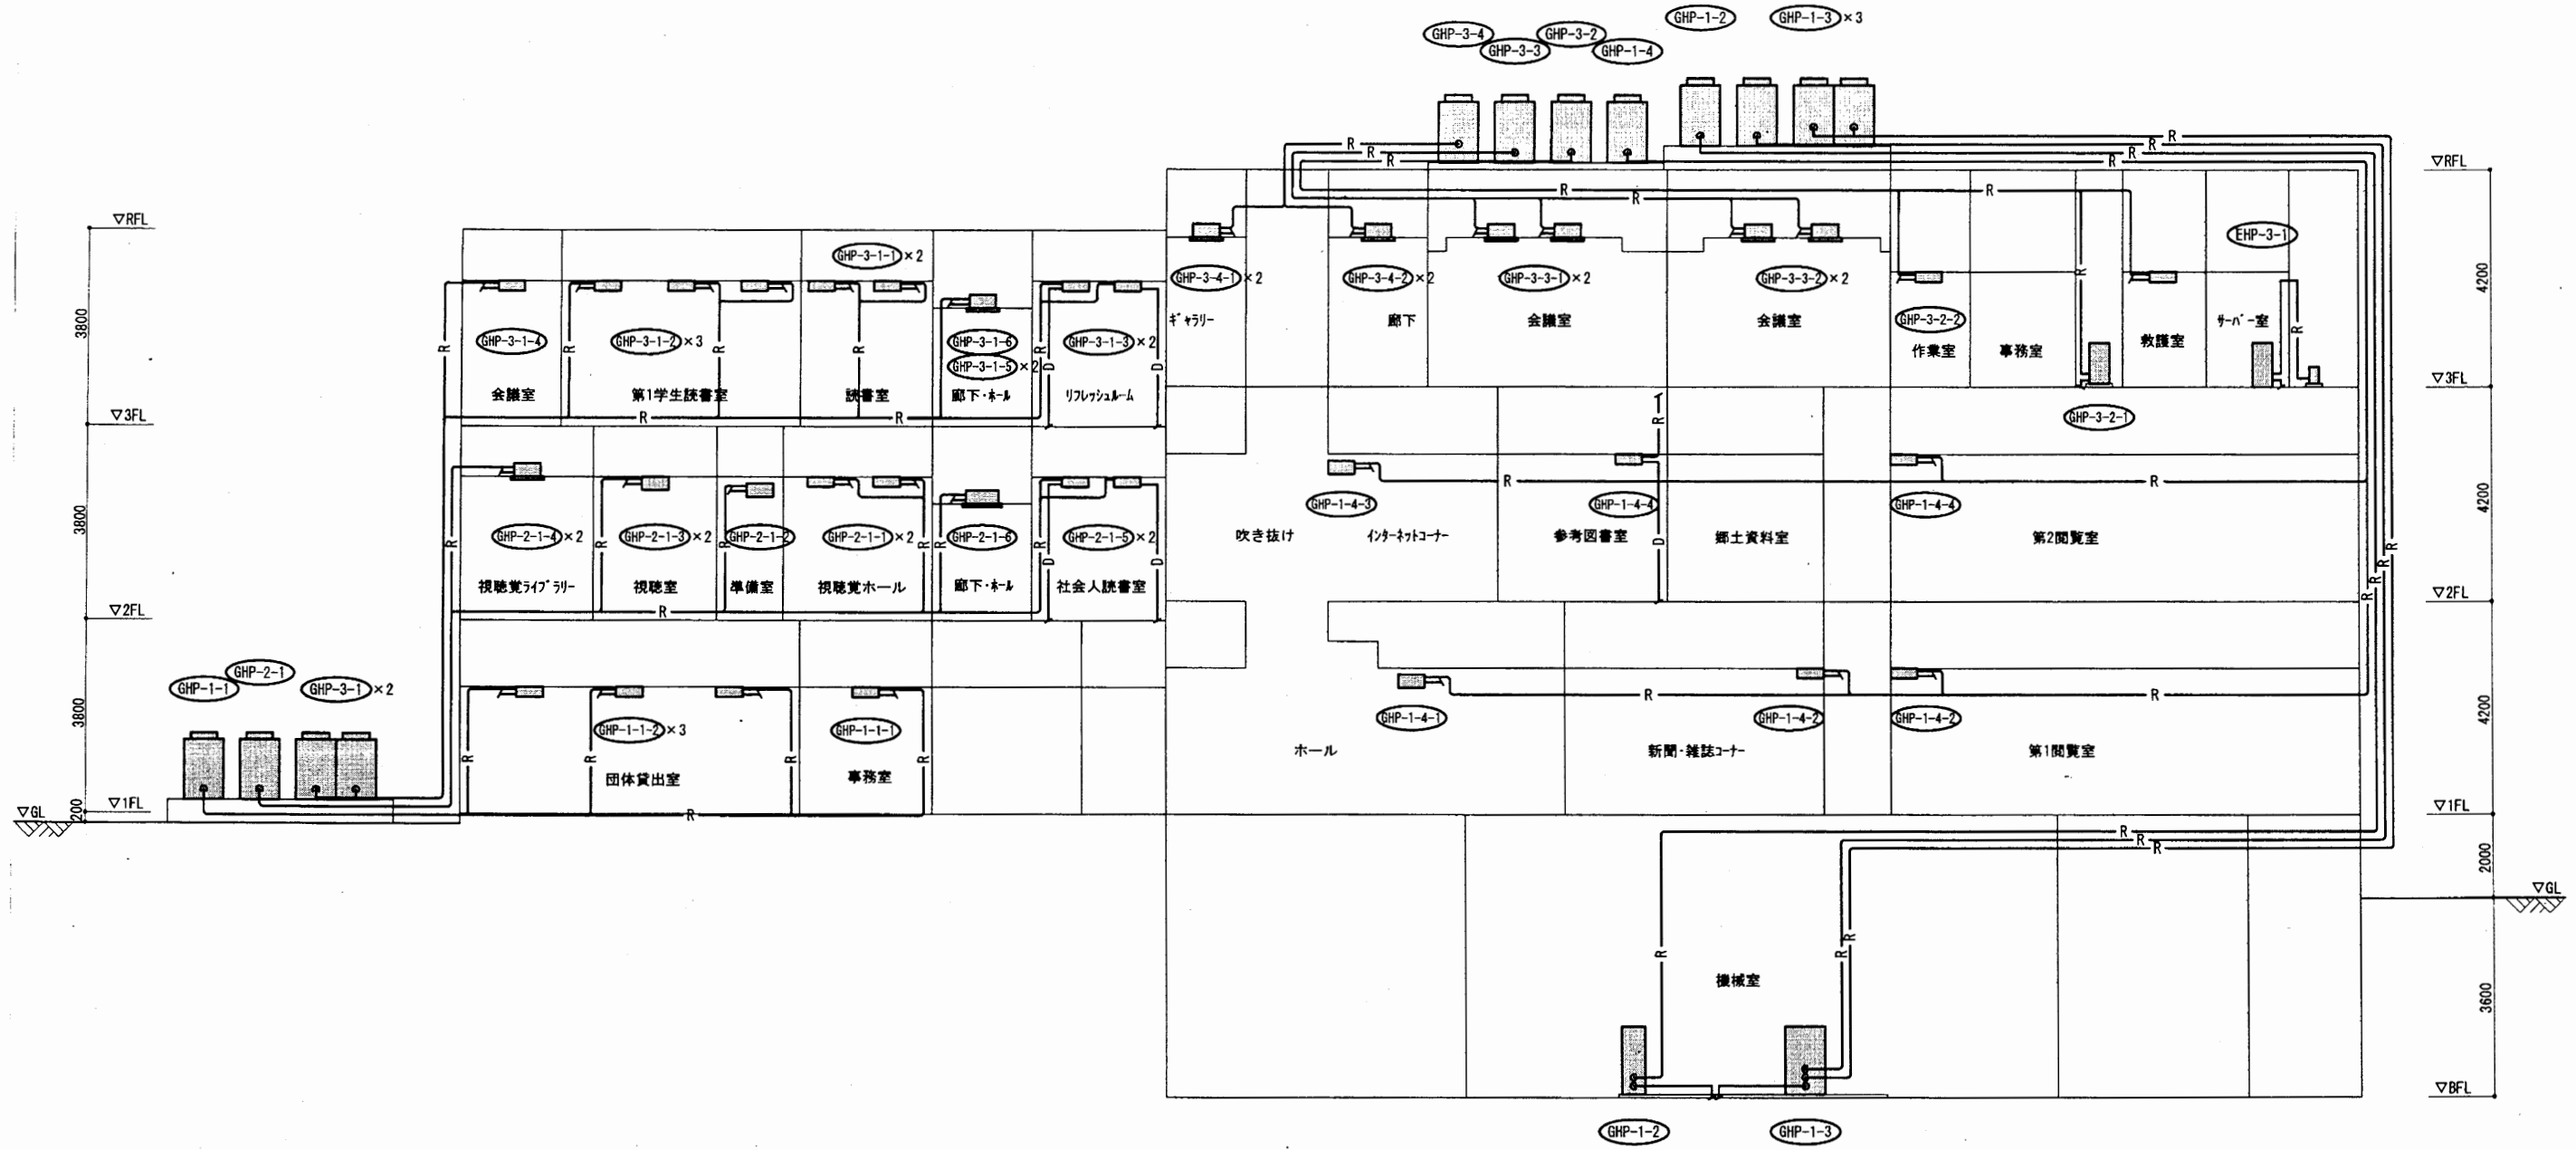

配管系統図(改修)

中央図書館



工事名	市立中央図書館ほか7か所 建築基準法第12条点検業務委託			設計者資格 氏名	級建築士登録第 号			課長	主査等	担当者	横須賀市 財務部 FM推進課
図面名称	配管系統図	図番	縮尺	作図	平成	年	月	日			

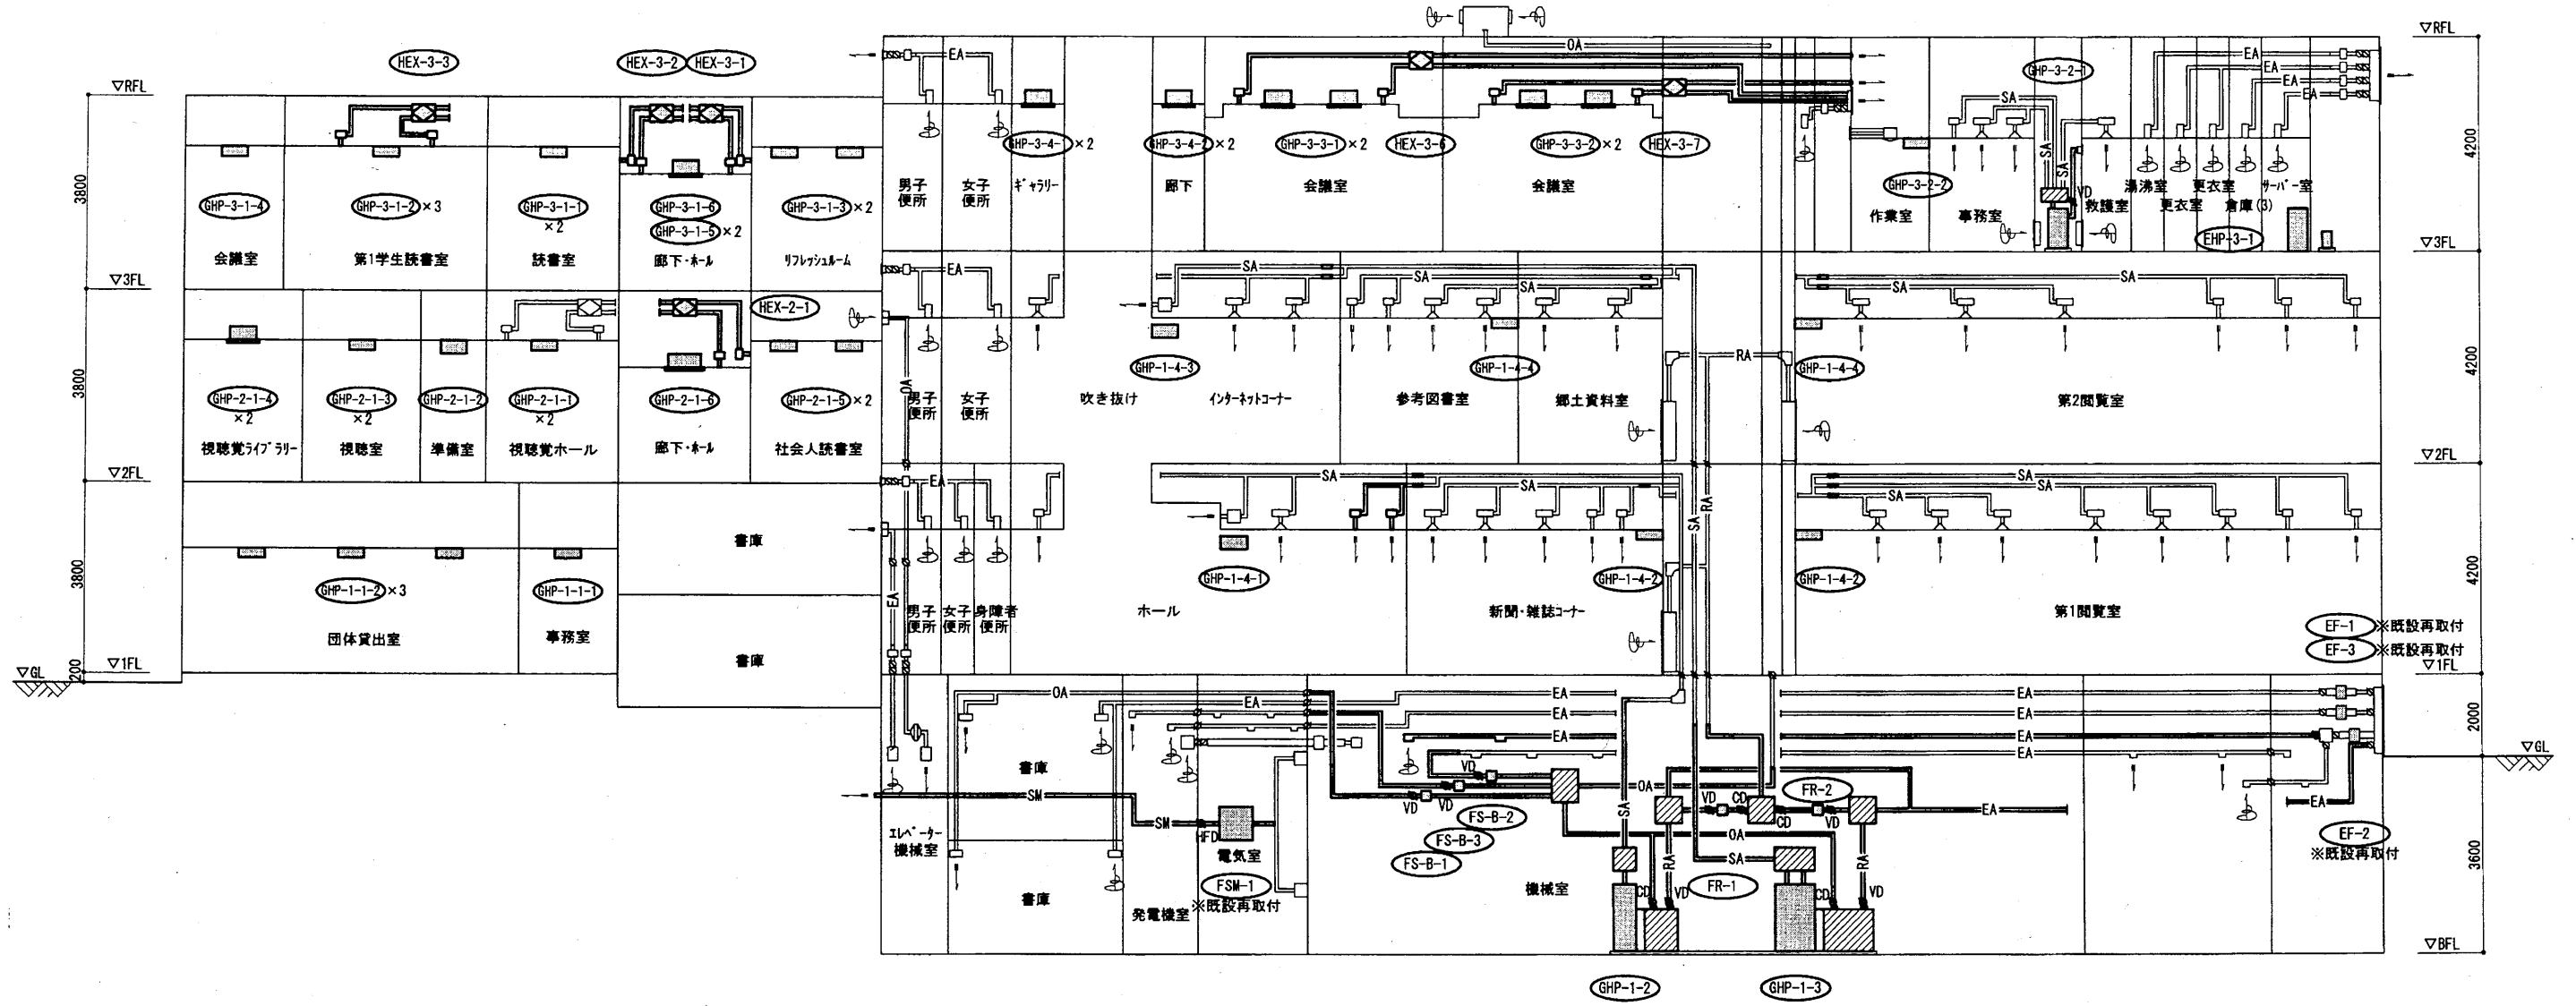

中央図書館

工事名	市立中央図書館ほか7か所 建築基準法第12条点検業務委託			設計者資格氏名	級建築士登録第 号			課長	主査等	担当者	横須賀市 財務部 FM推進課
図面名称	ダクト系統図	図番	縮尺	作図	平成	年	月	日			

A3 A4

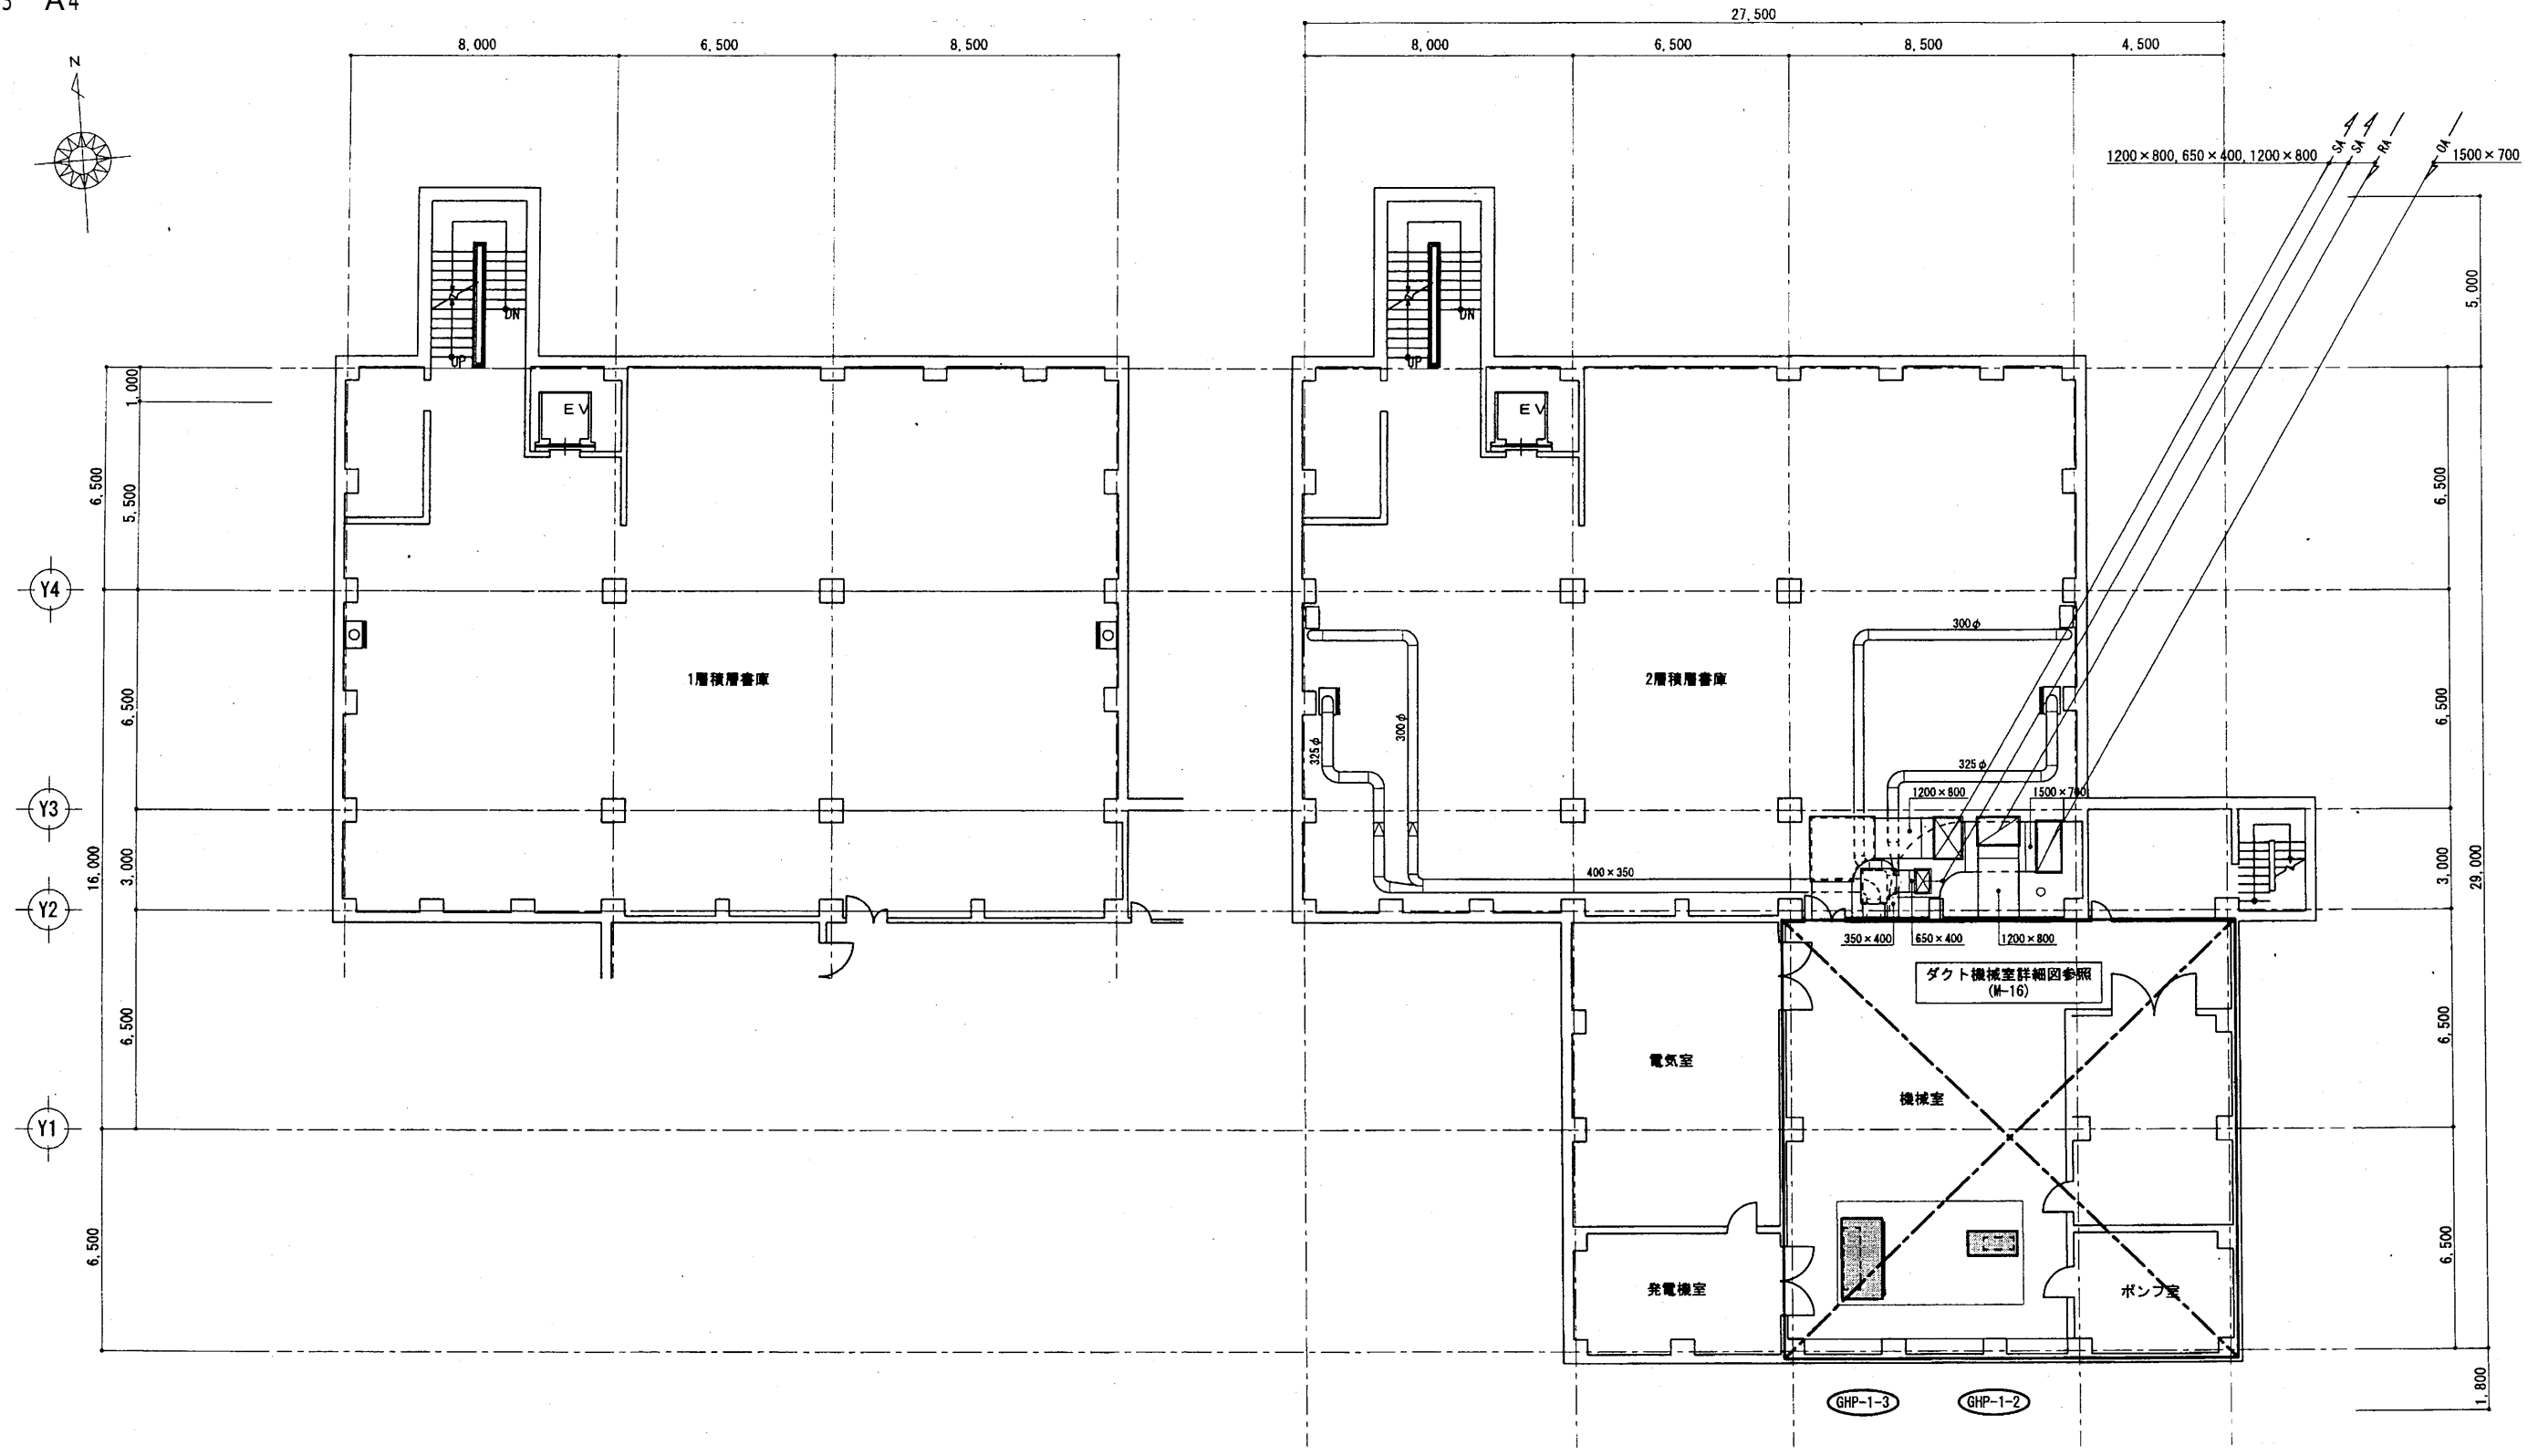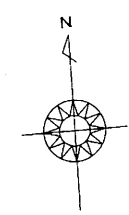


ダクト地階平面図(改修) S=1/100

中央図書館

横須賀市
財務部 FM推進課

工事名	市立中央図書館ほか7か所 建築基準法第12条点検業務委託			設計者資格 氏名	級建築士登録第 _____ 号			課長	主査等	担当者	横須賀市 財務部 FM推進課
図面名称	ダクト地階平面図	図番	縮尺	作図	平成	年	月	日			

A3 A4


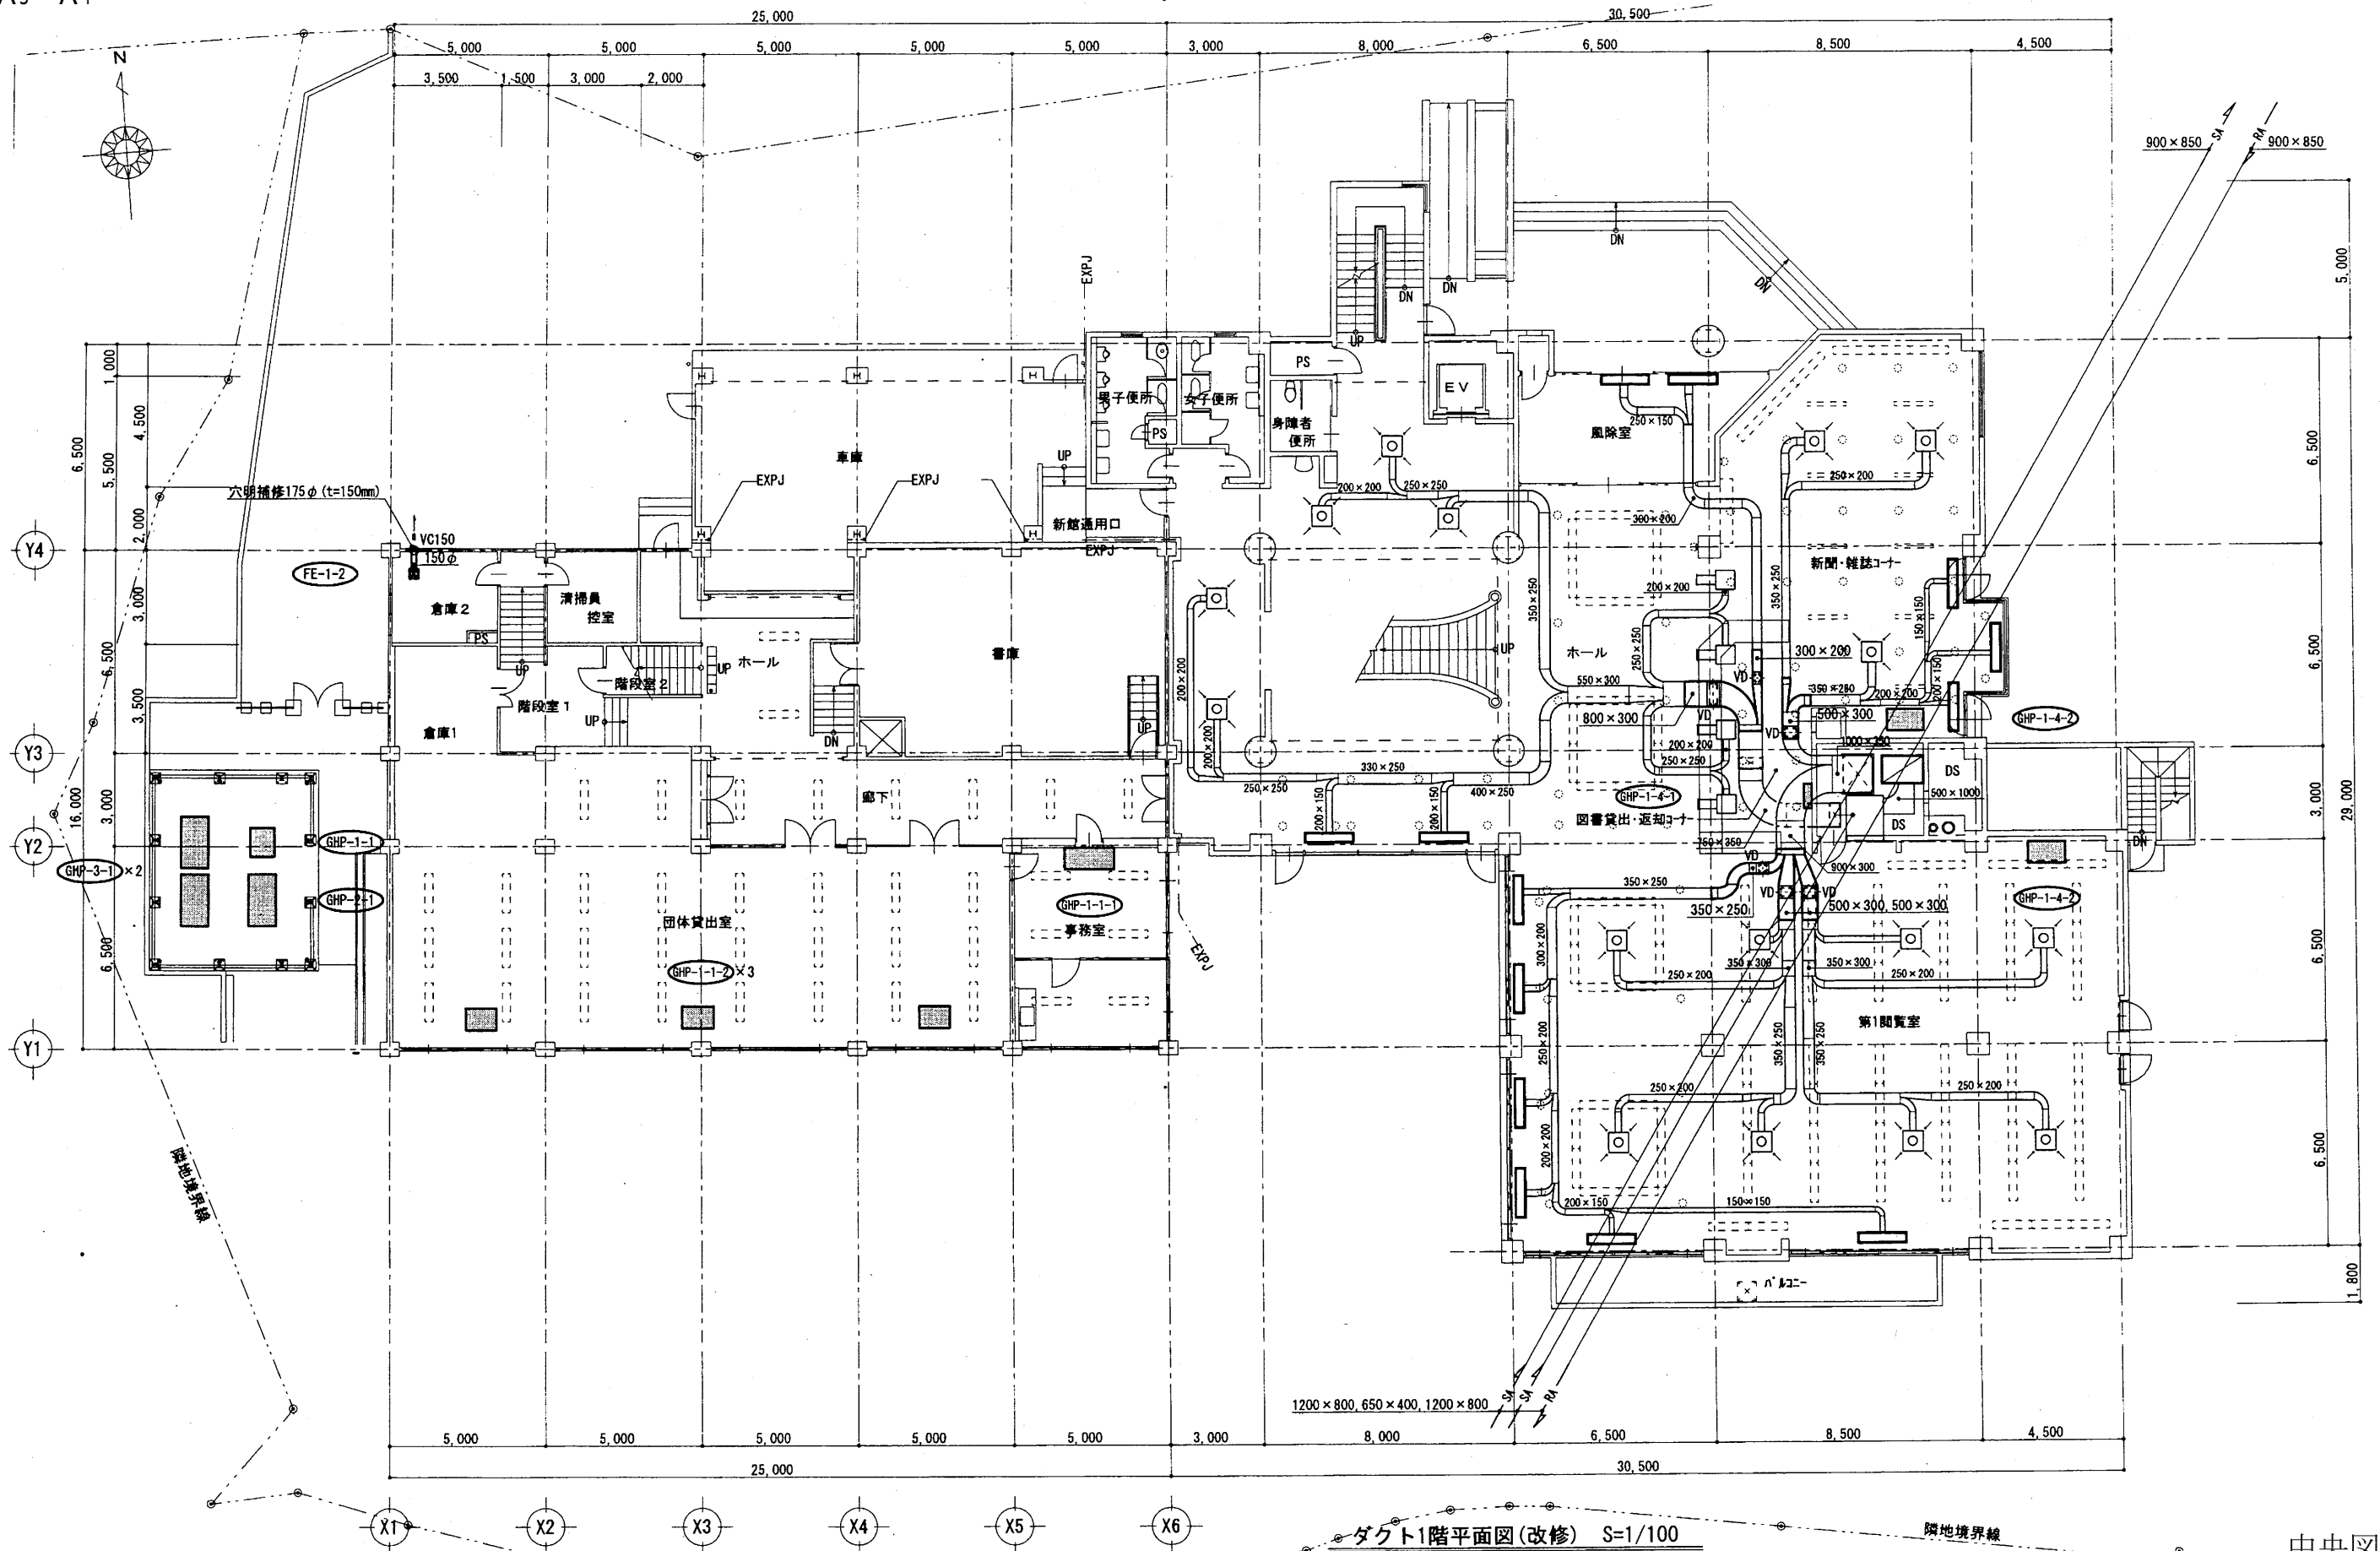


ダクト1階平面図(改修) S=1/100

中央図書館

工事名	市立中央図書館ほか7か所 建築基準法第12条点検業務委託			設計者資格 氏名	級建築士登録第 _____ 号			課長	主査等	担当者	横須賀市 財務部 FM推進課
図面名称	ダクト1階平面図	図番		縮尺	作図	平成	年	月	日		

 A3 A4

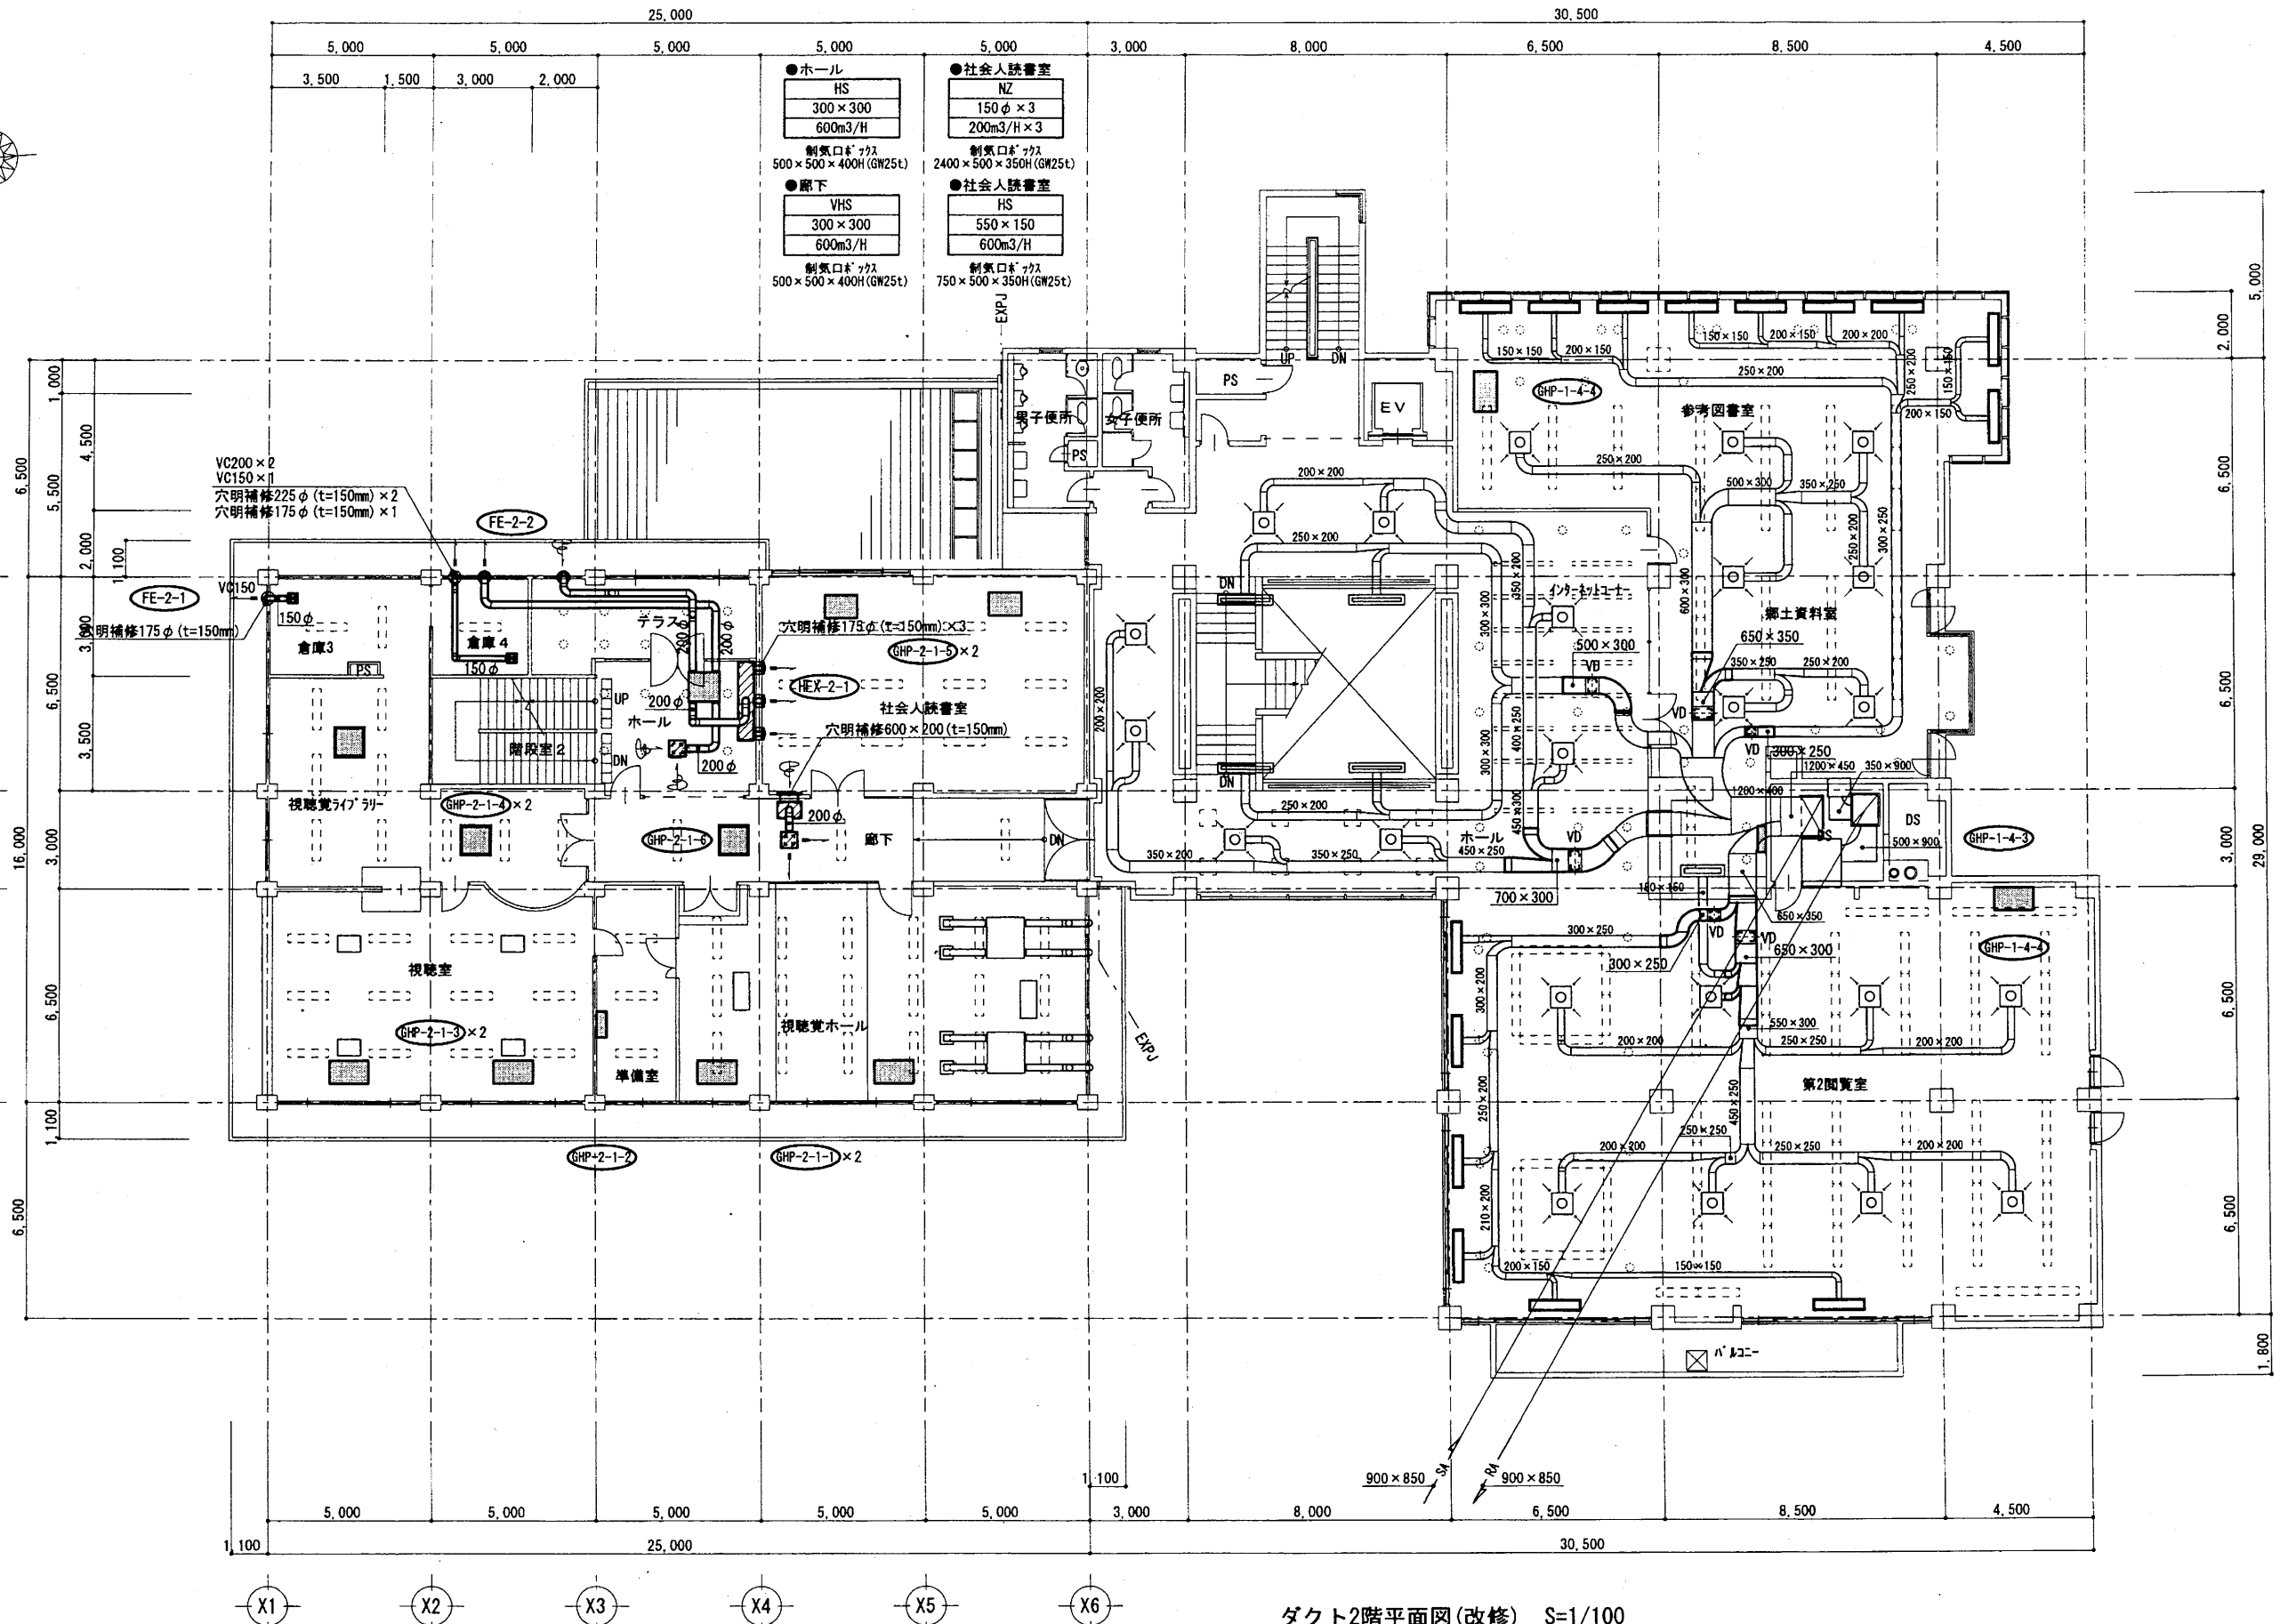


ダクト2階平面図(改修) S=1/100

中央図書館

工事名	市立中央図書館ほか7か所 建築基準法第12条点検業務委託		設計者資格 氏名	級建築士登録第 _____ 号		課長	主査等	担当者	横須賀市 財務部 FM推進課
図面名称	ダクト2階平面図	図番	縮尺	作図	平成 年 月 日				


A3 A4

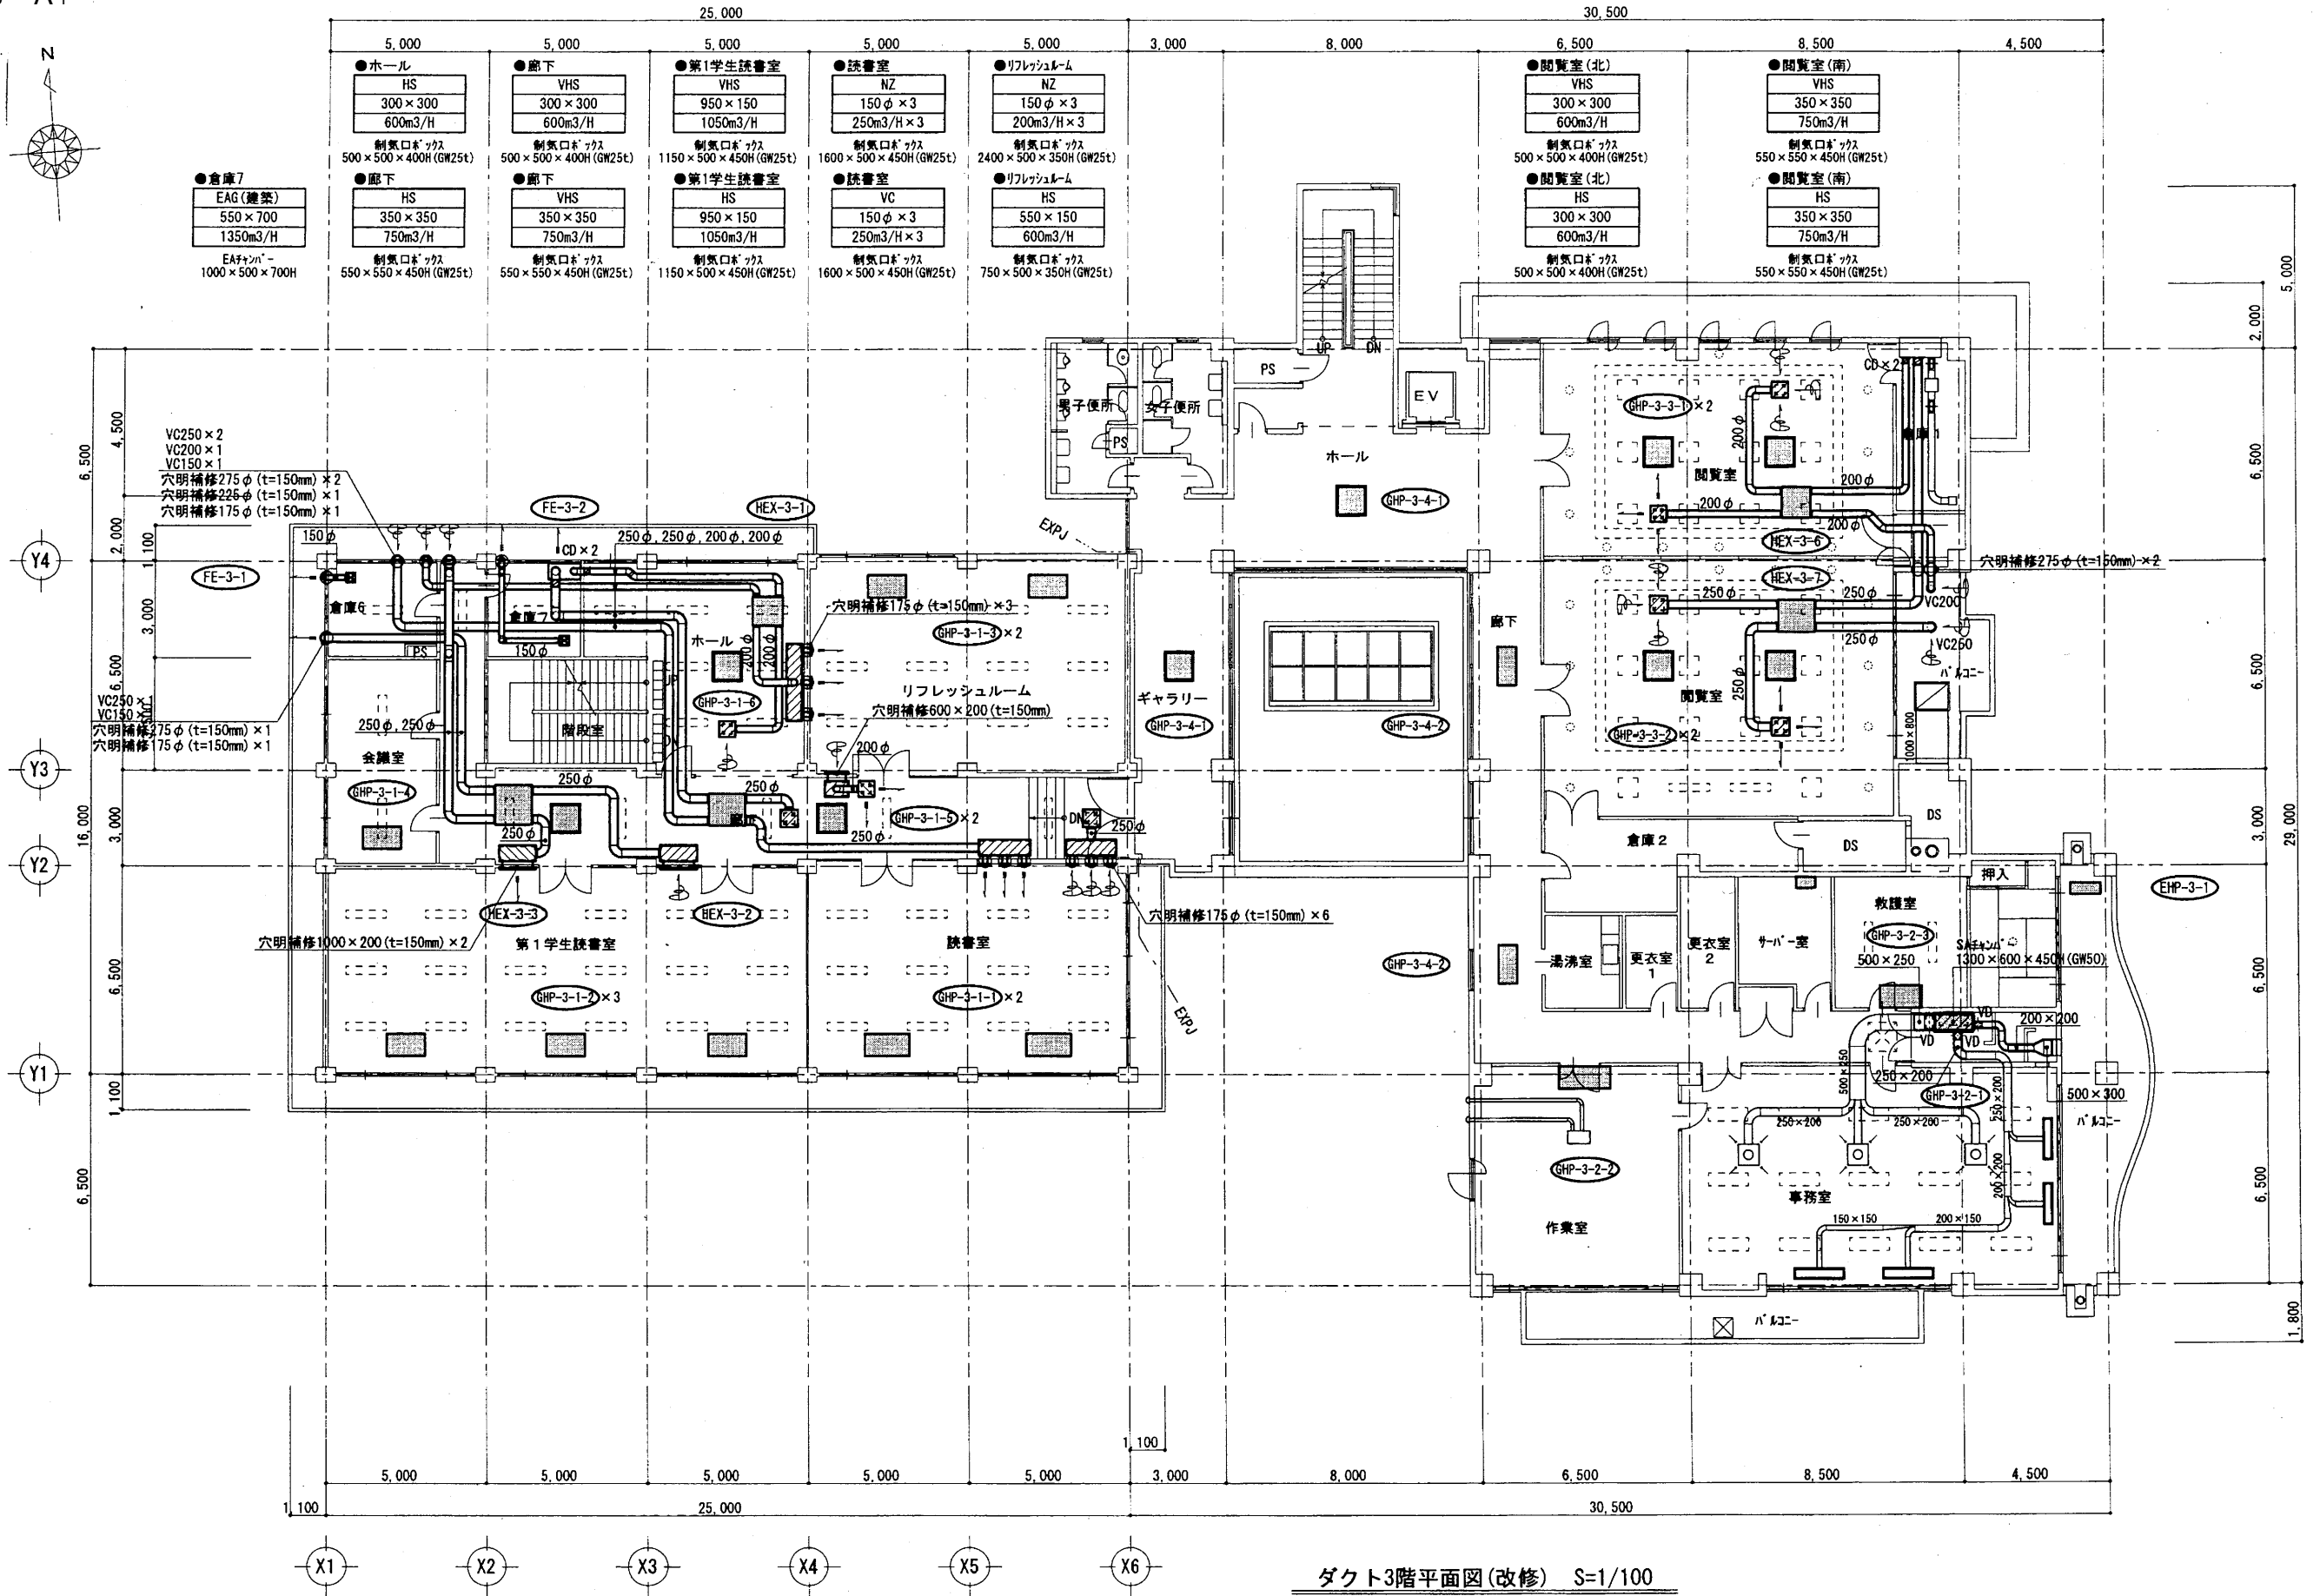

ダクト3階平面図(改修) S=1/100

中央図書館

工事名	市立中央図書館ほか7か所 建築基準法第12条点検業務委託		設計者資格 氏名	級建築士登録第	号	課長	主査等	担当者	横須賀市 財務部 FM推進課
図面名称	ダクト3階平面図	図番	縮尺	作図	平成 年 月 日				

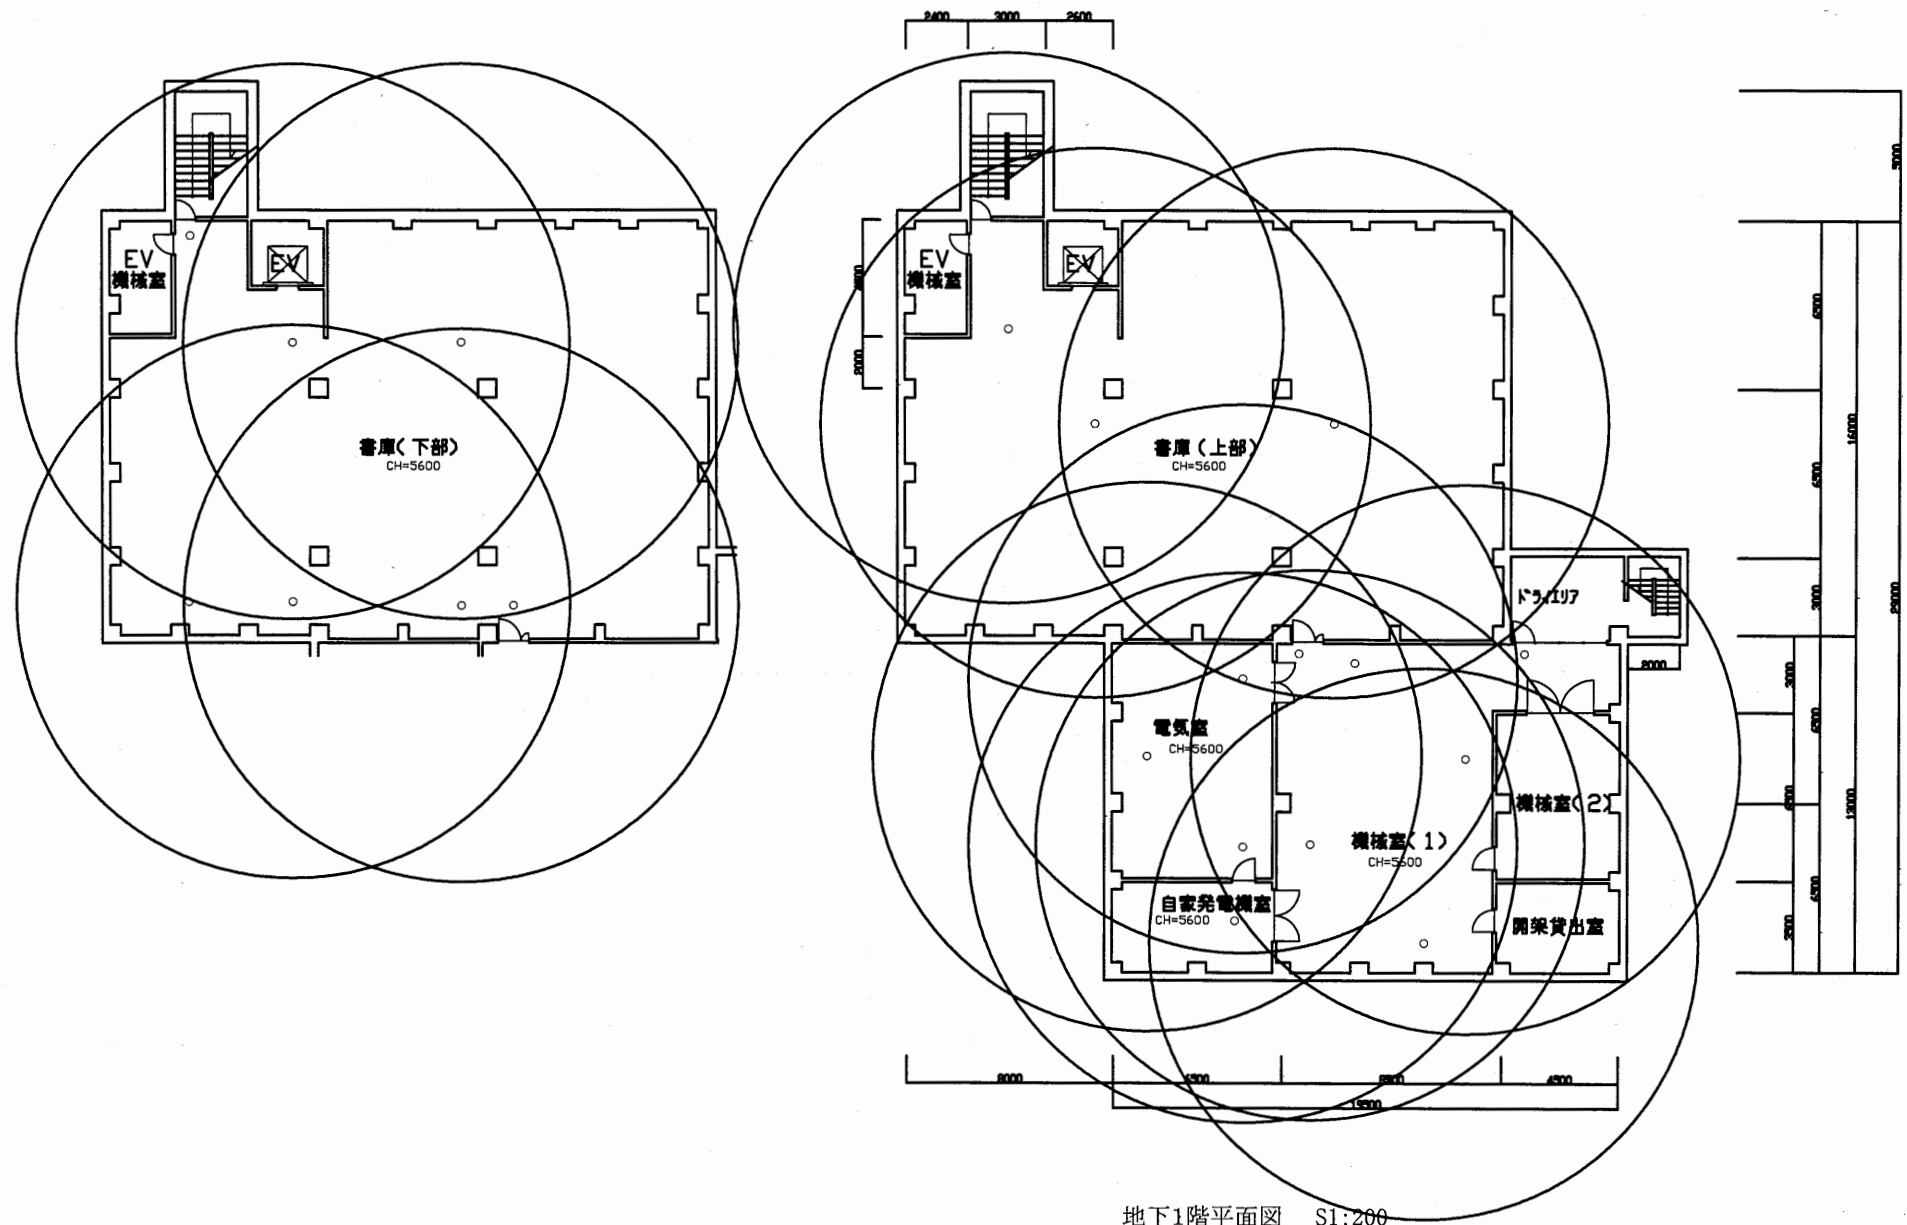


地下1階平面図 S1:200

中央図書館

工事名	市立中央図書館ほか7か所 建築基準法第12条点検業務委託			設計者資格 氏名	級建築士登録第 号			課長	主査等	担当者	横須賀市 財務部 FM推進課
図面名称	地下1階非常照明平面図	図番	縮尺	1:300	作図	平成 年 月 日					

A3 A4

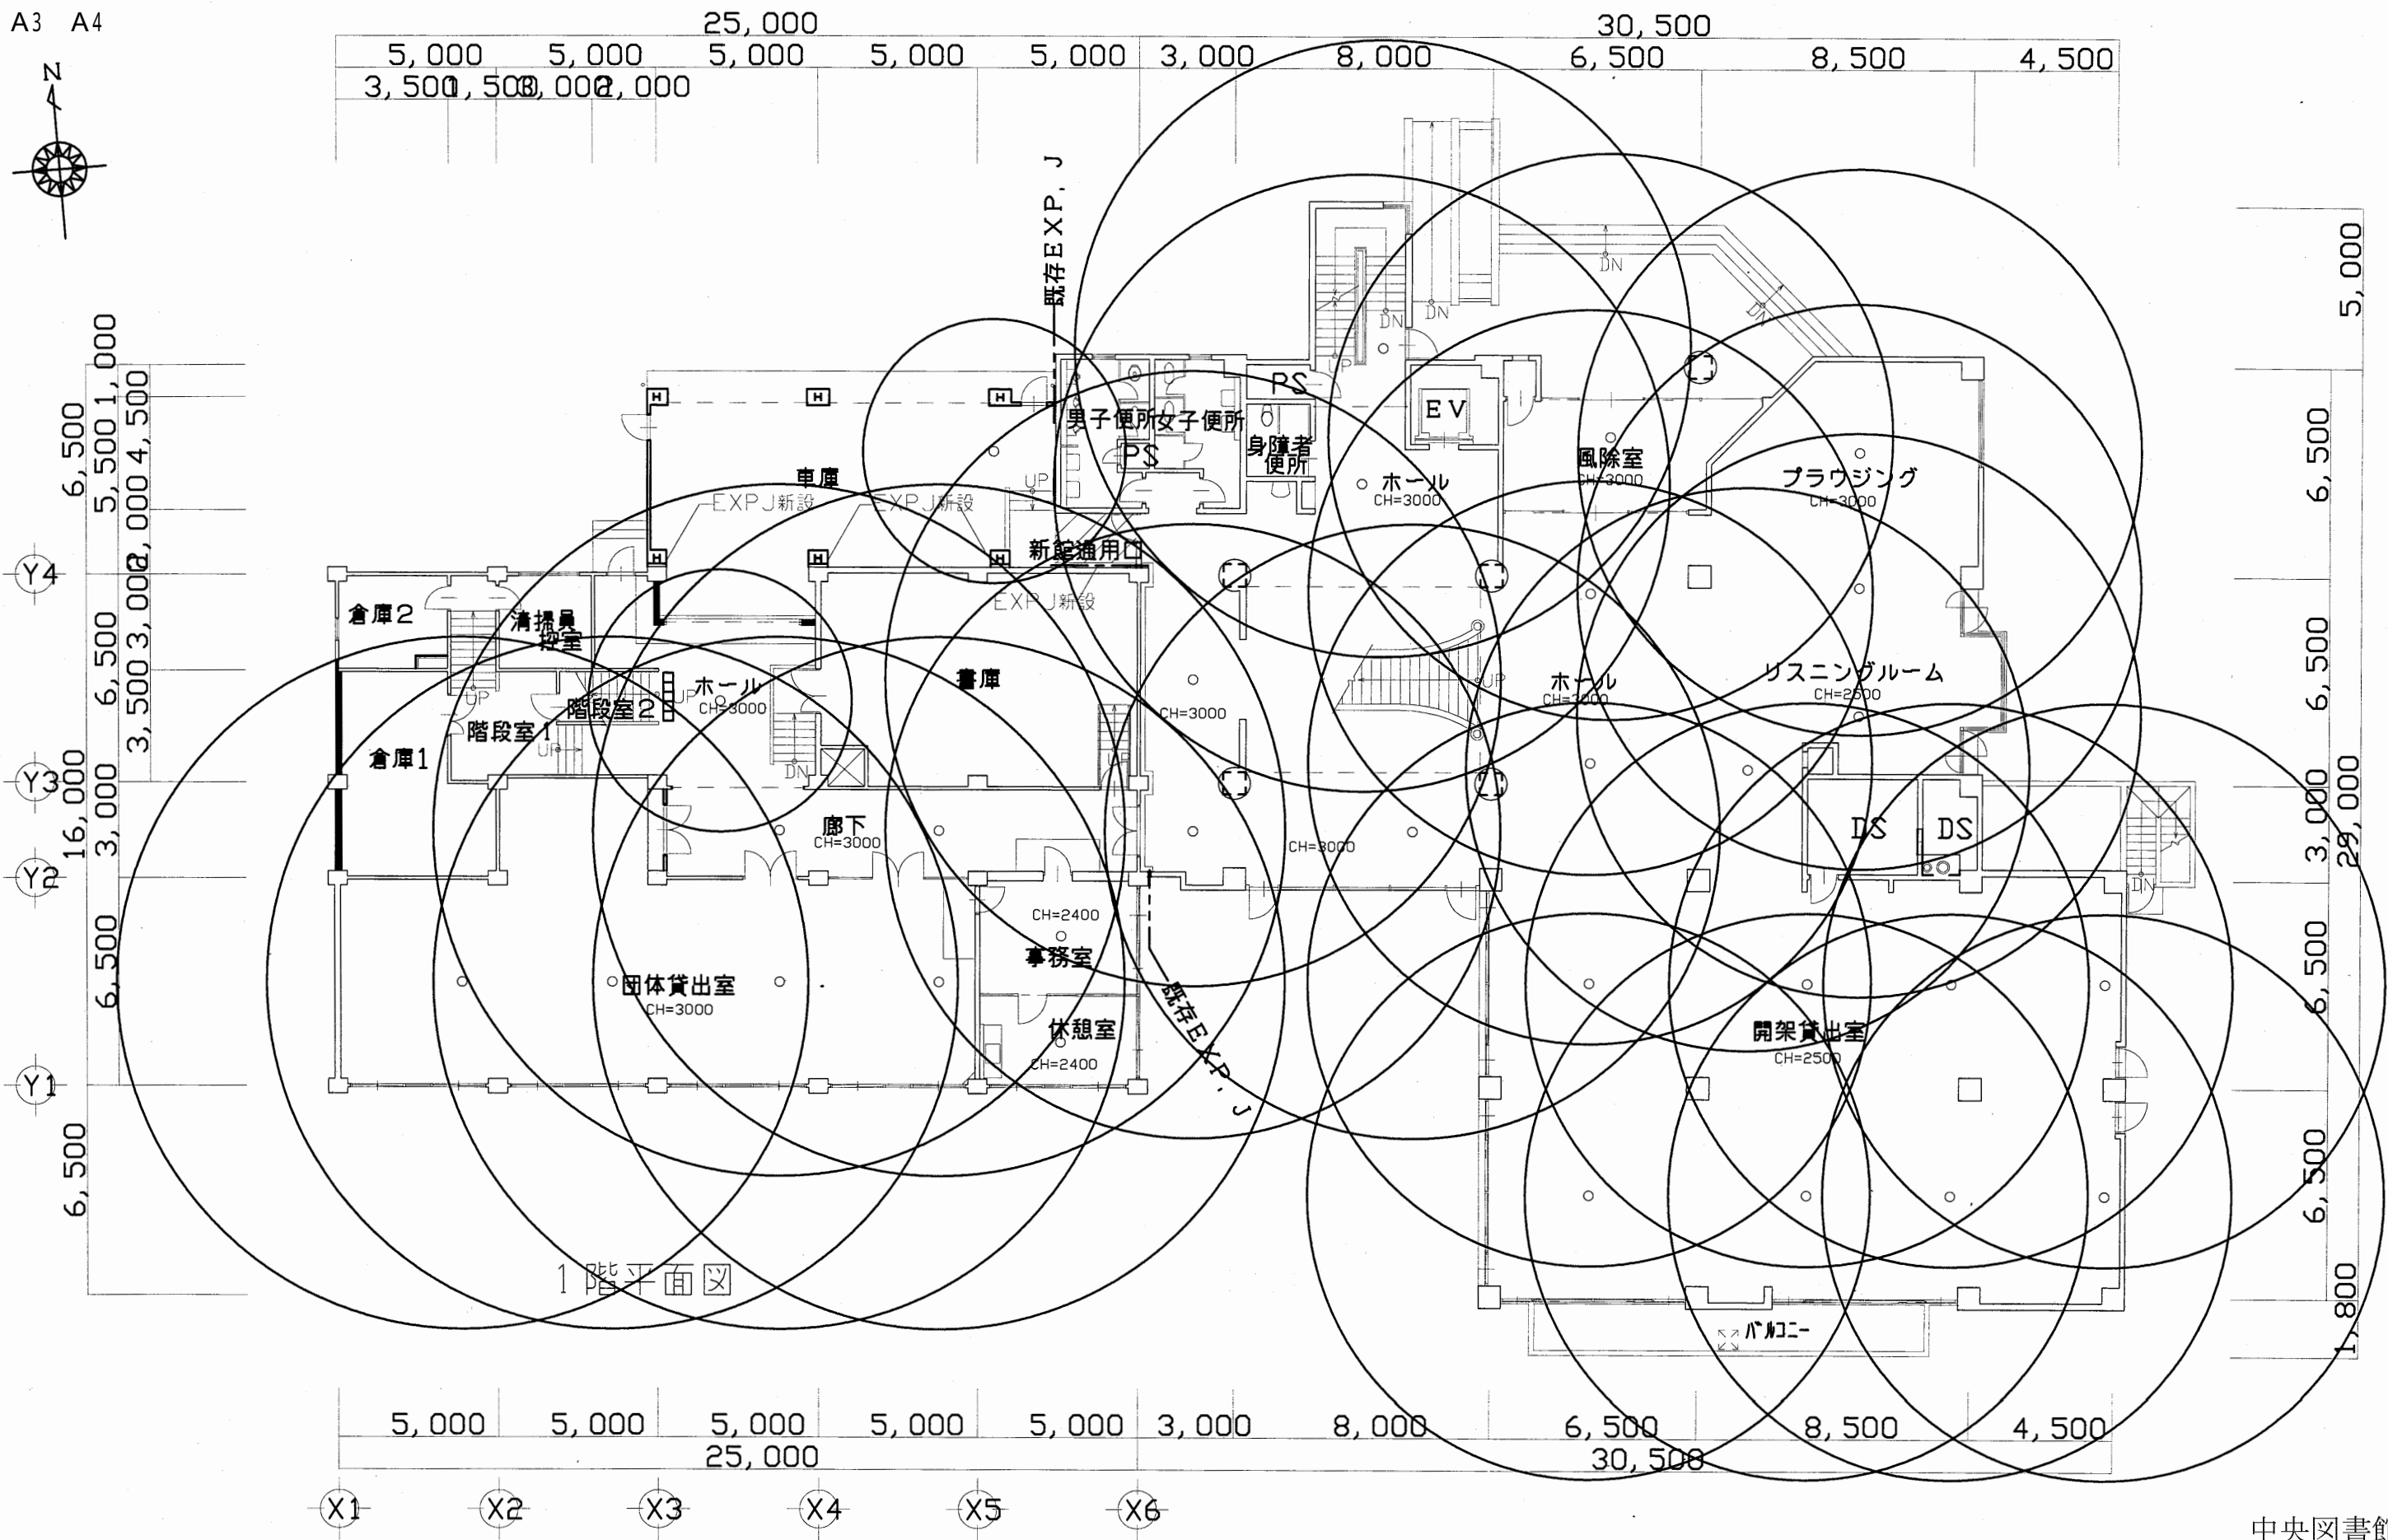


1階平面図

中央図書館

工事名	市立中央図書館ほか7か所 建築基準法第12条点検業務委託			設計者資格 氏名	級建築士登録第 号			課長	主査等	担当者	横須賀市 財務部 FM推進課
図面名称	1階非常照明平面図	図番	縮尺	1:300	作図	平成 年 月 日					


A3 A4

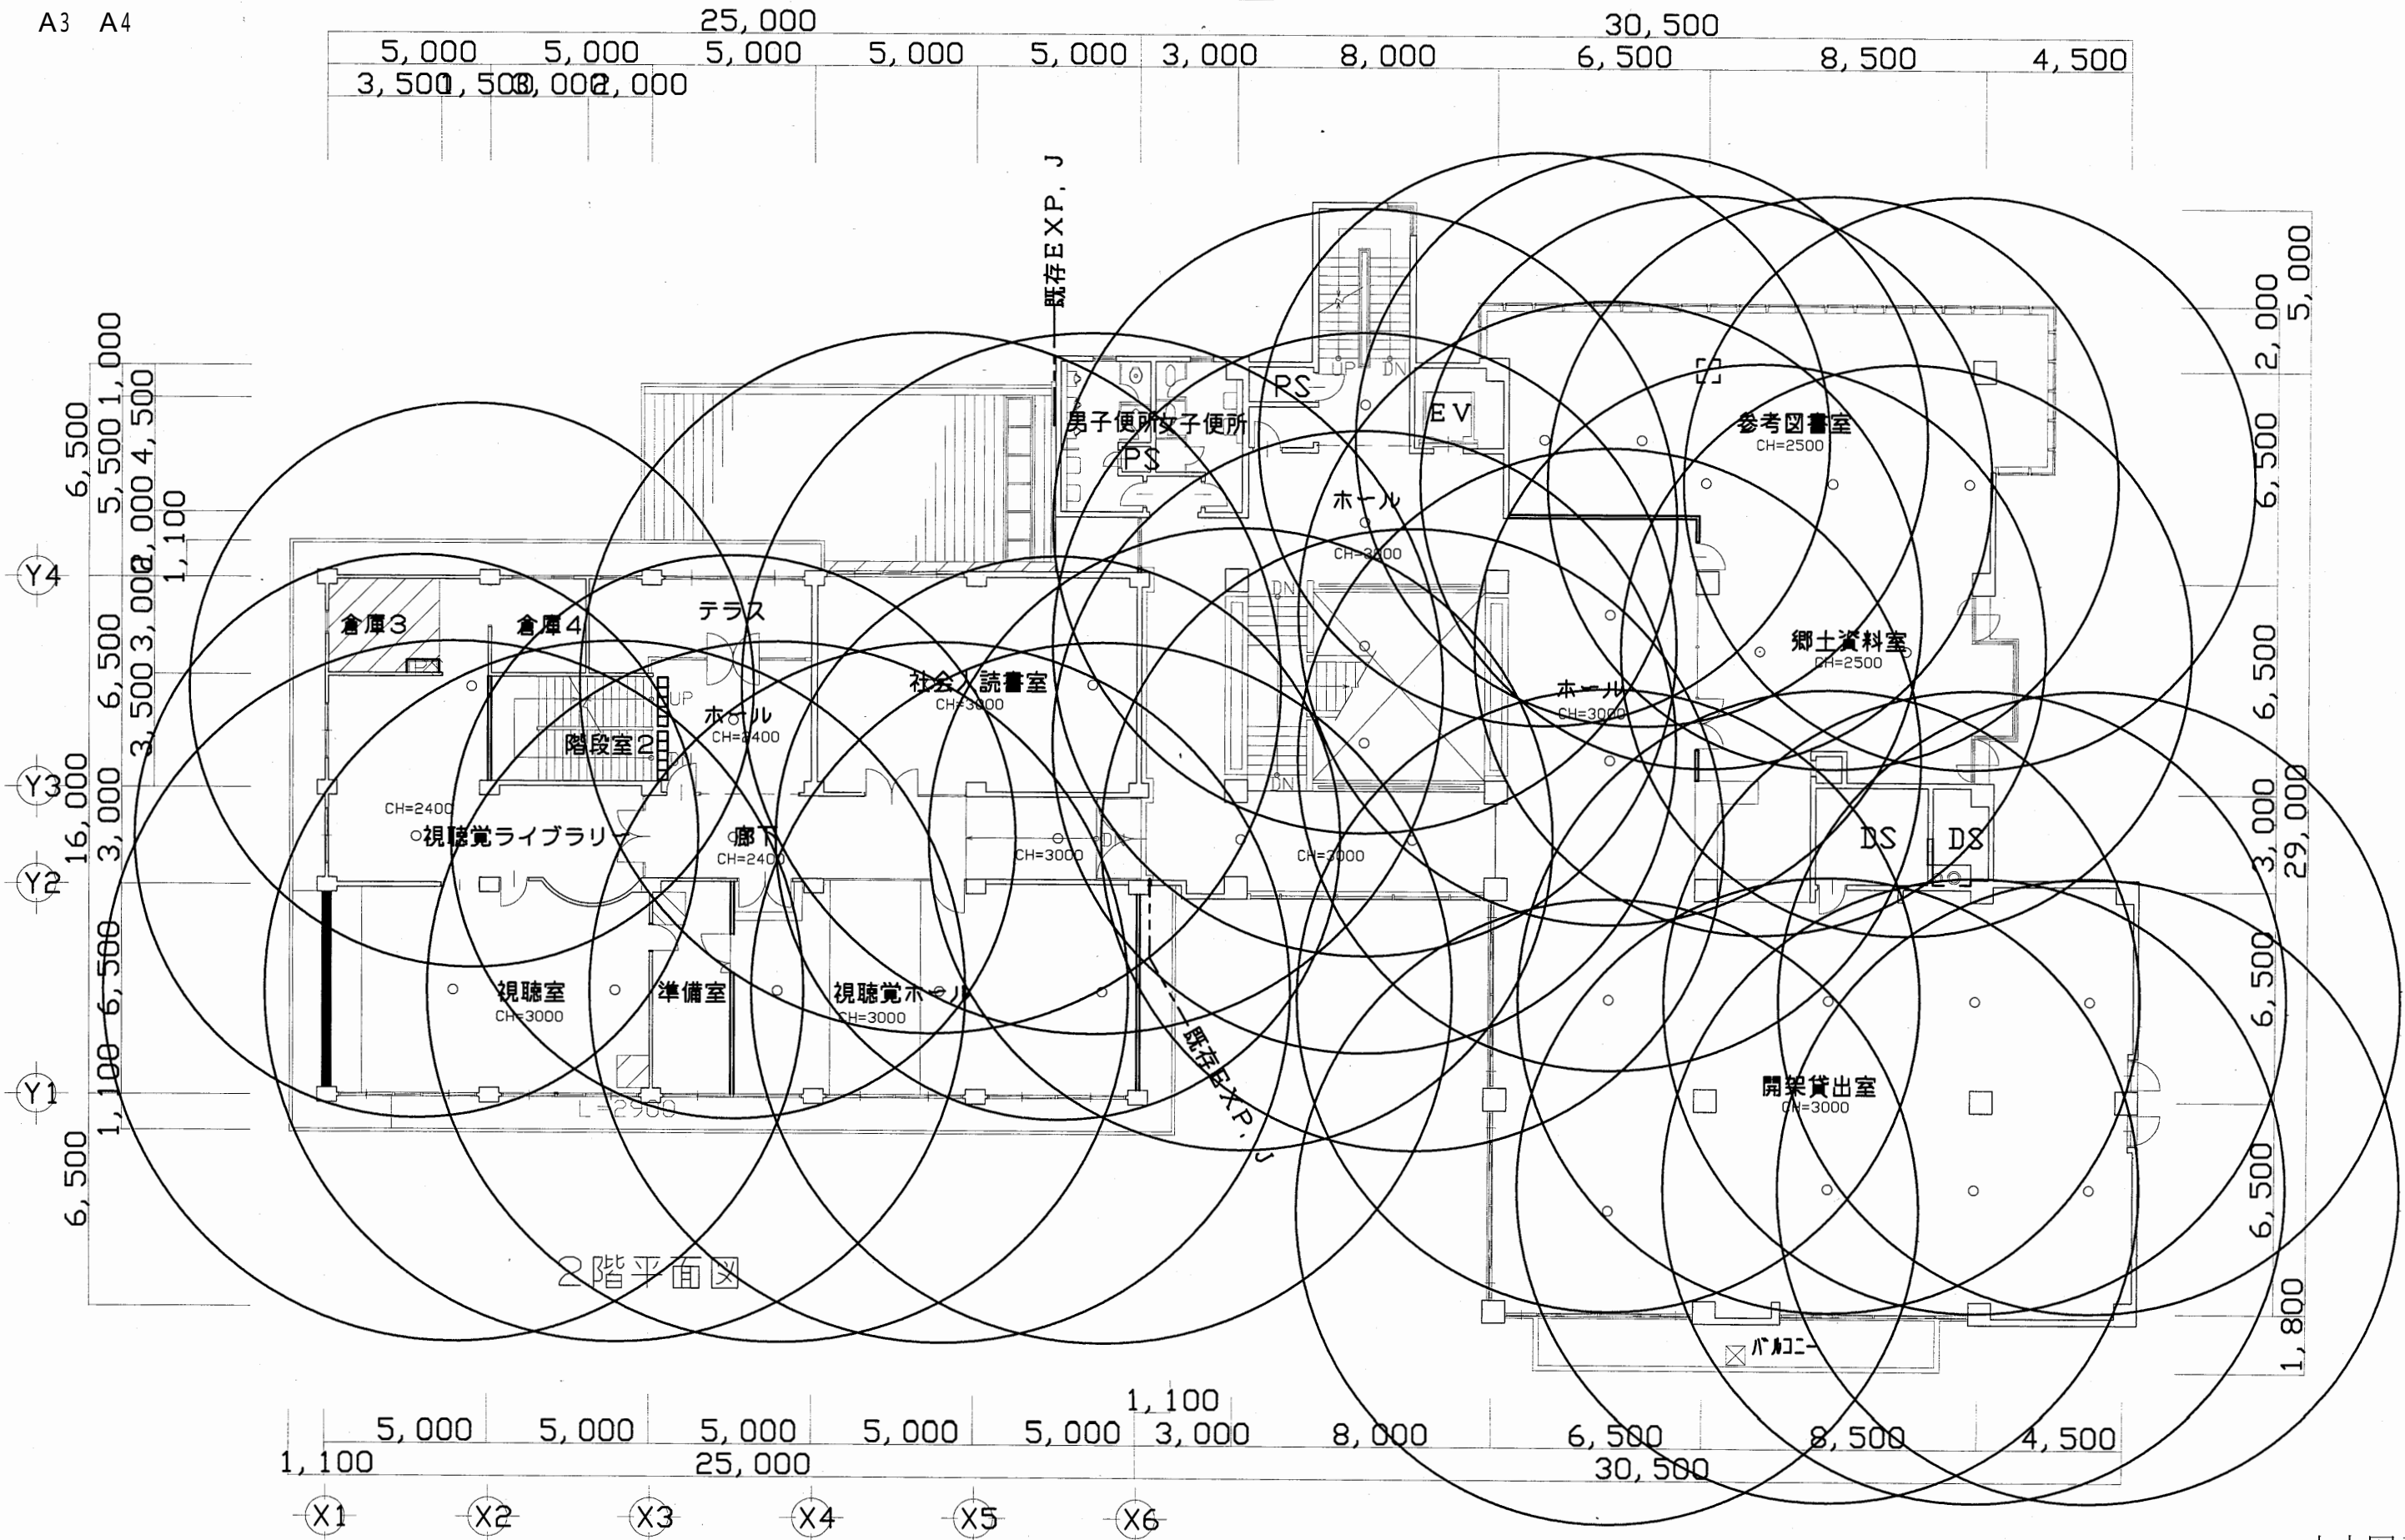

中央図書館


工事名	市立中央図書館ほか7か所 建築基準法第12条点検業務委託			設計者資格 氏名	級建築士登録第 号			課長	主査等	担当者	横須賀市 財務部 FM推進課
図面名称	2階非常照明平面図	図番	縮尺	1:300	作図	平成 年 月 日					

A3 A4

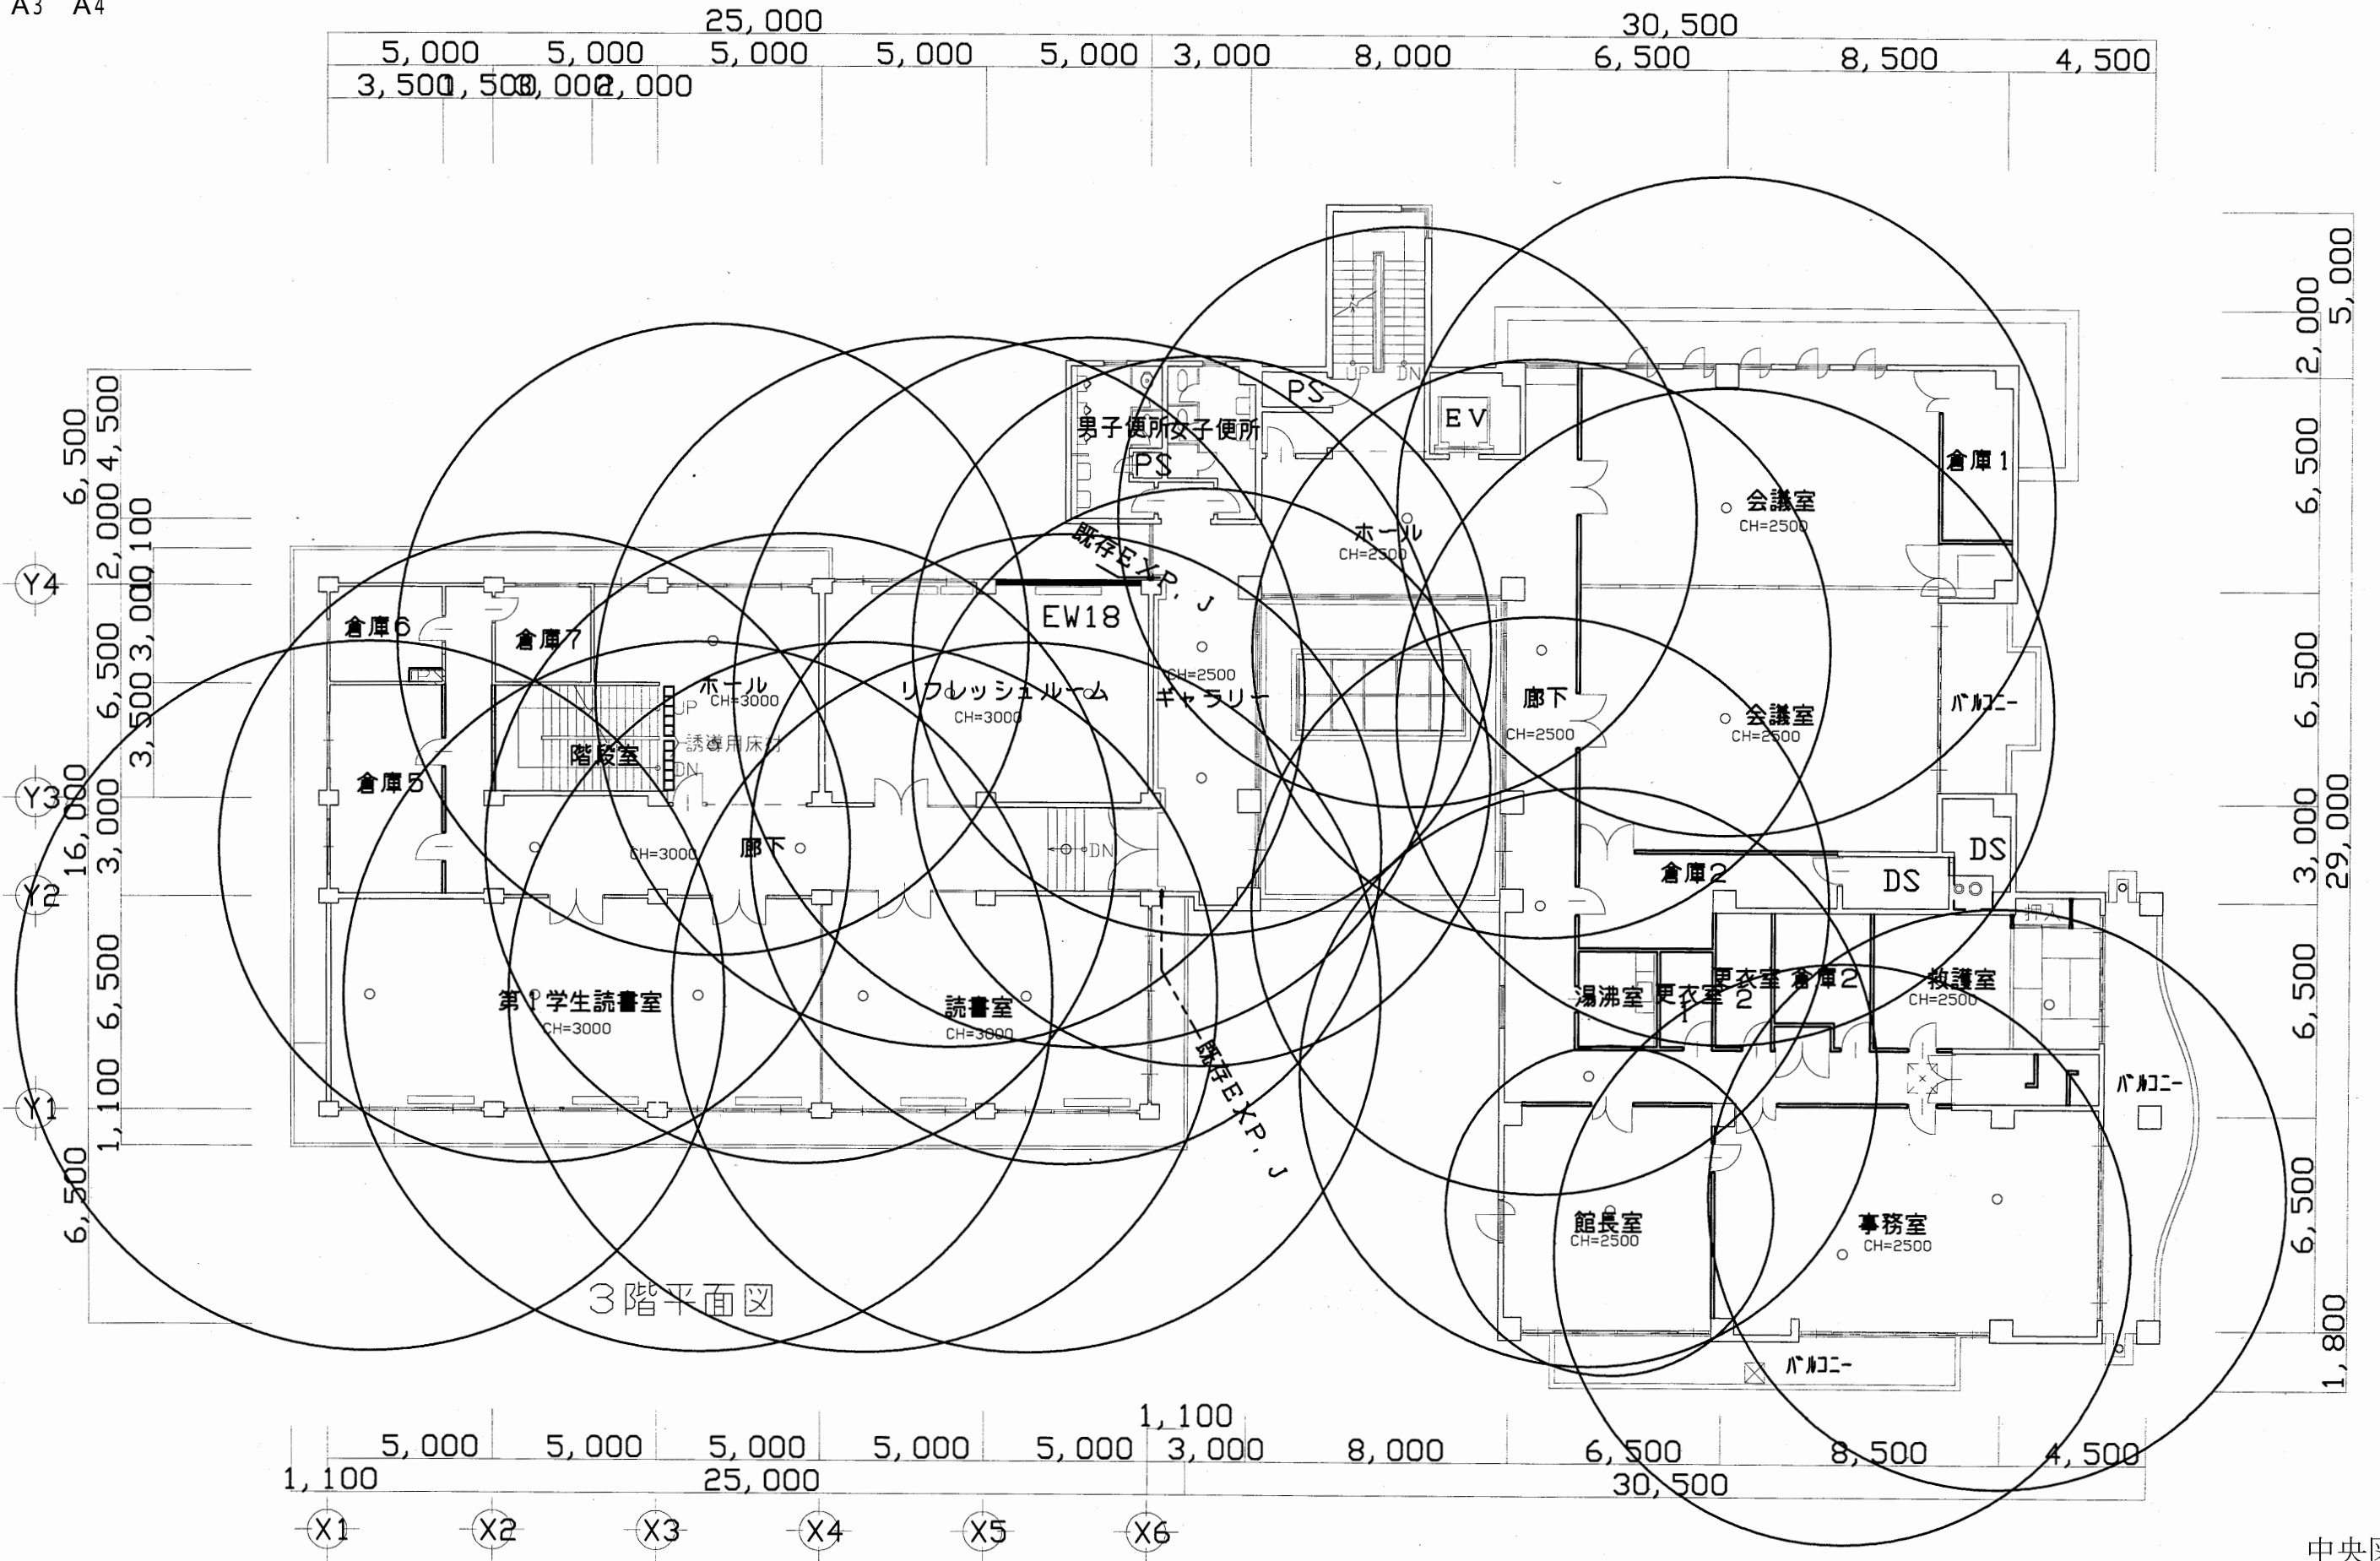


中央図書館

工事名	市立中央図書館ほか7か所 建築基準法第12条点検業務委託		設計者資格 氏名	級建築士登録第 号		課長	主査等	担当者	横須賀市 財務部 FM推進課
図面名称	3階非常照明平面図	図番	縮尺	1:300	作図	平成 年 月 日			

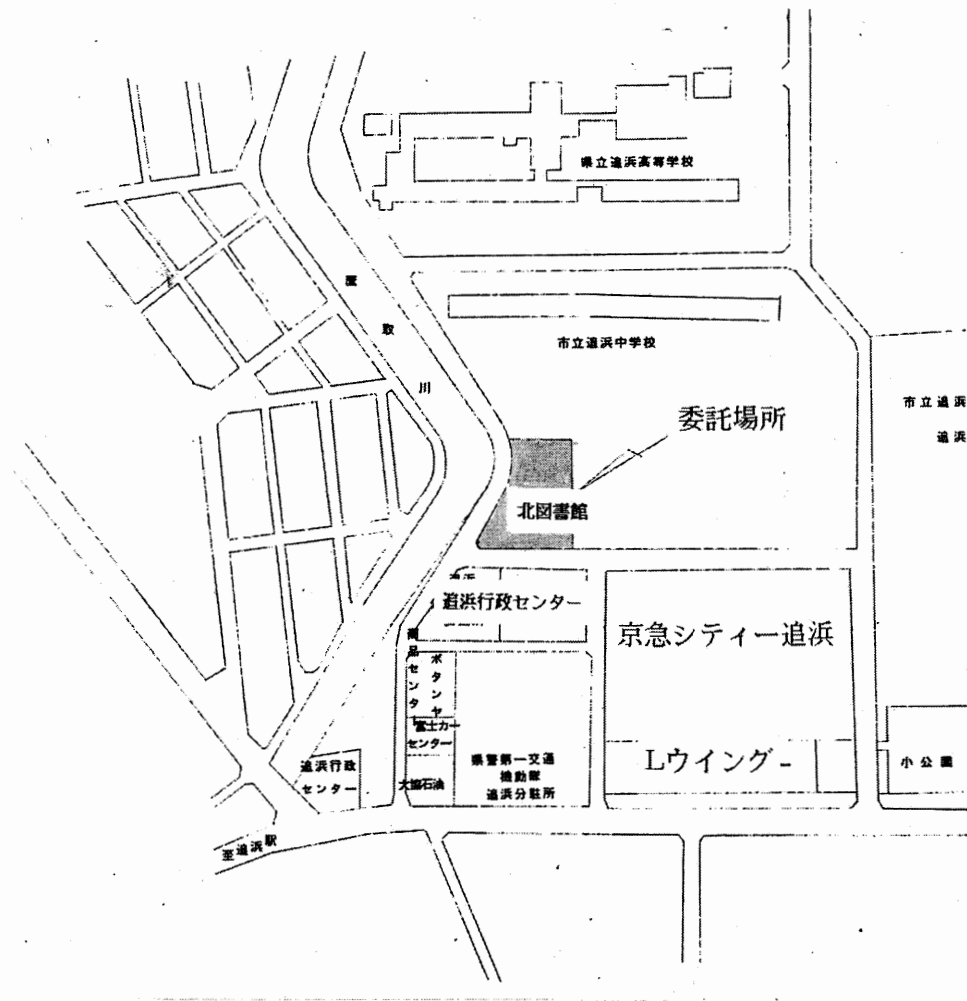


案内図

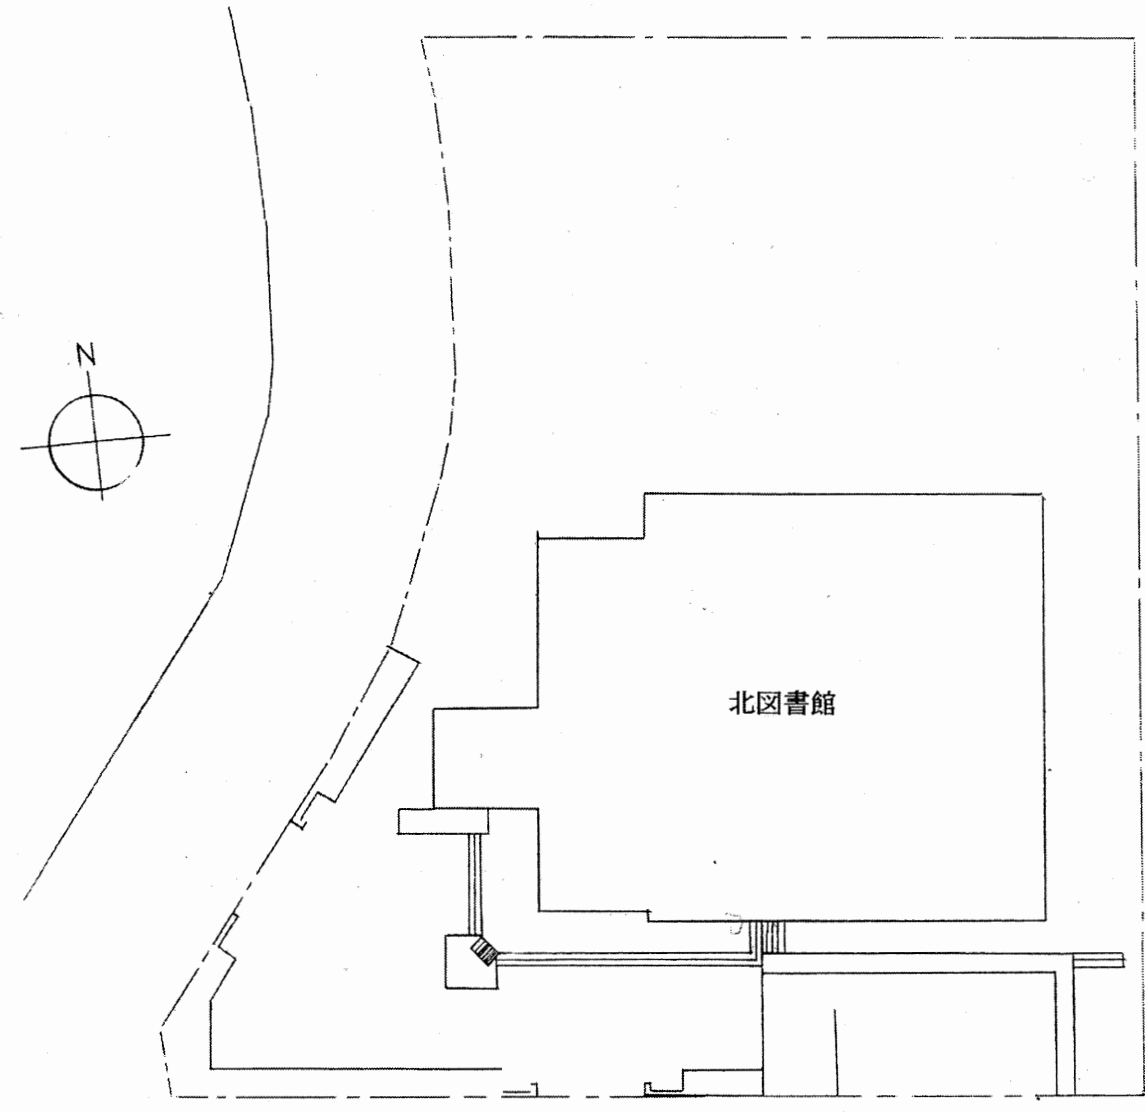

配置図

北図書館


工事名	市立中央図書館ほか7か所 建築基準法第12条点検業務委託			設計者資格 氏名	級建築士登録第 号			課長	主査等	担当者	横須賀市 財務部 FM推進課
図面名称	案内図・配置図	図番	縮尺	作図	平成	年	月	日			

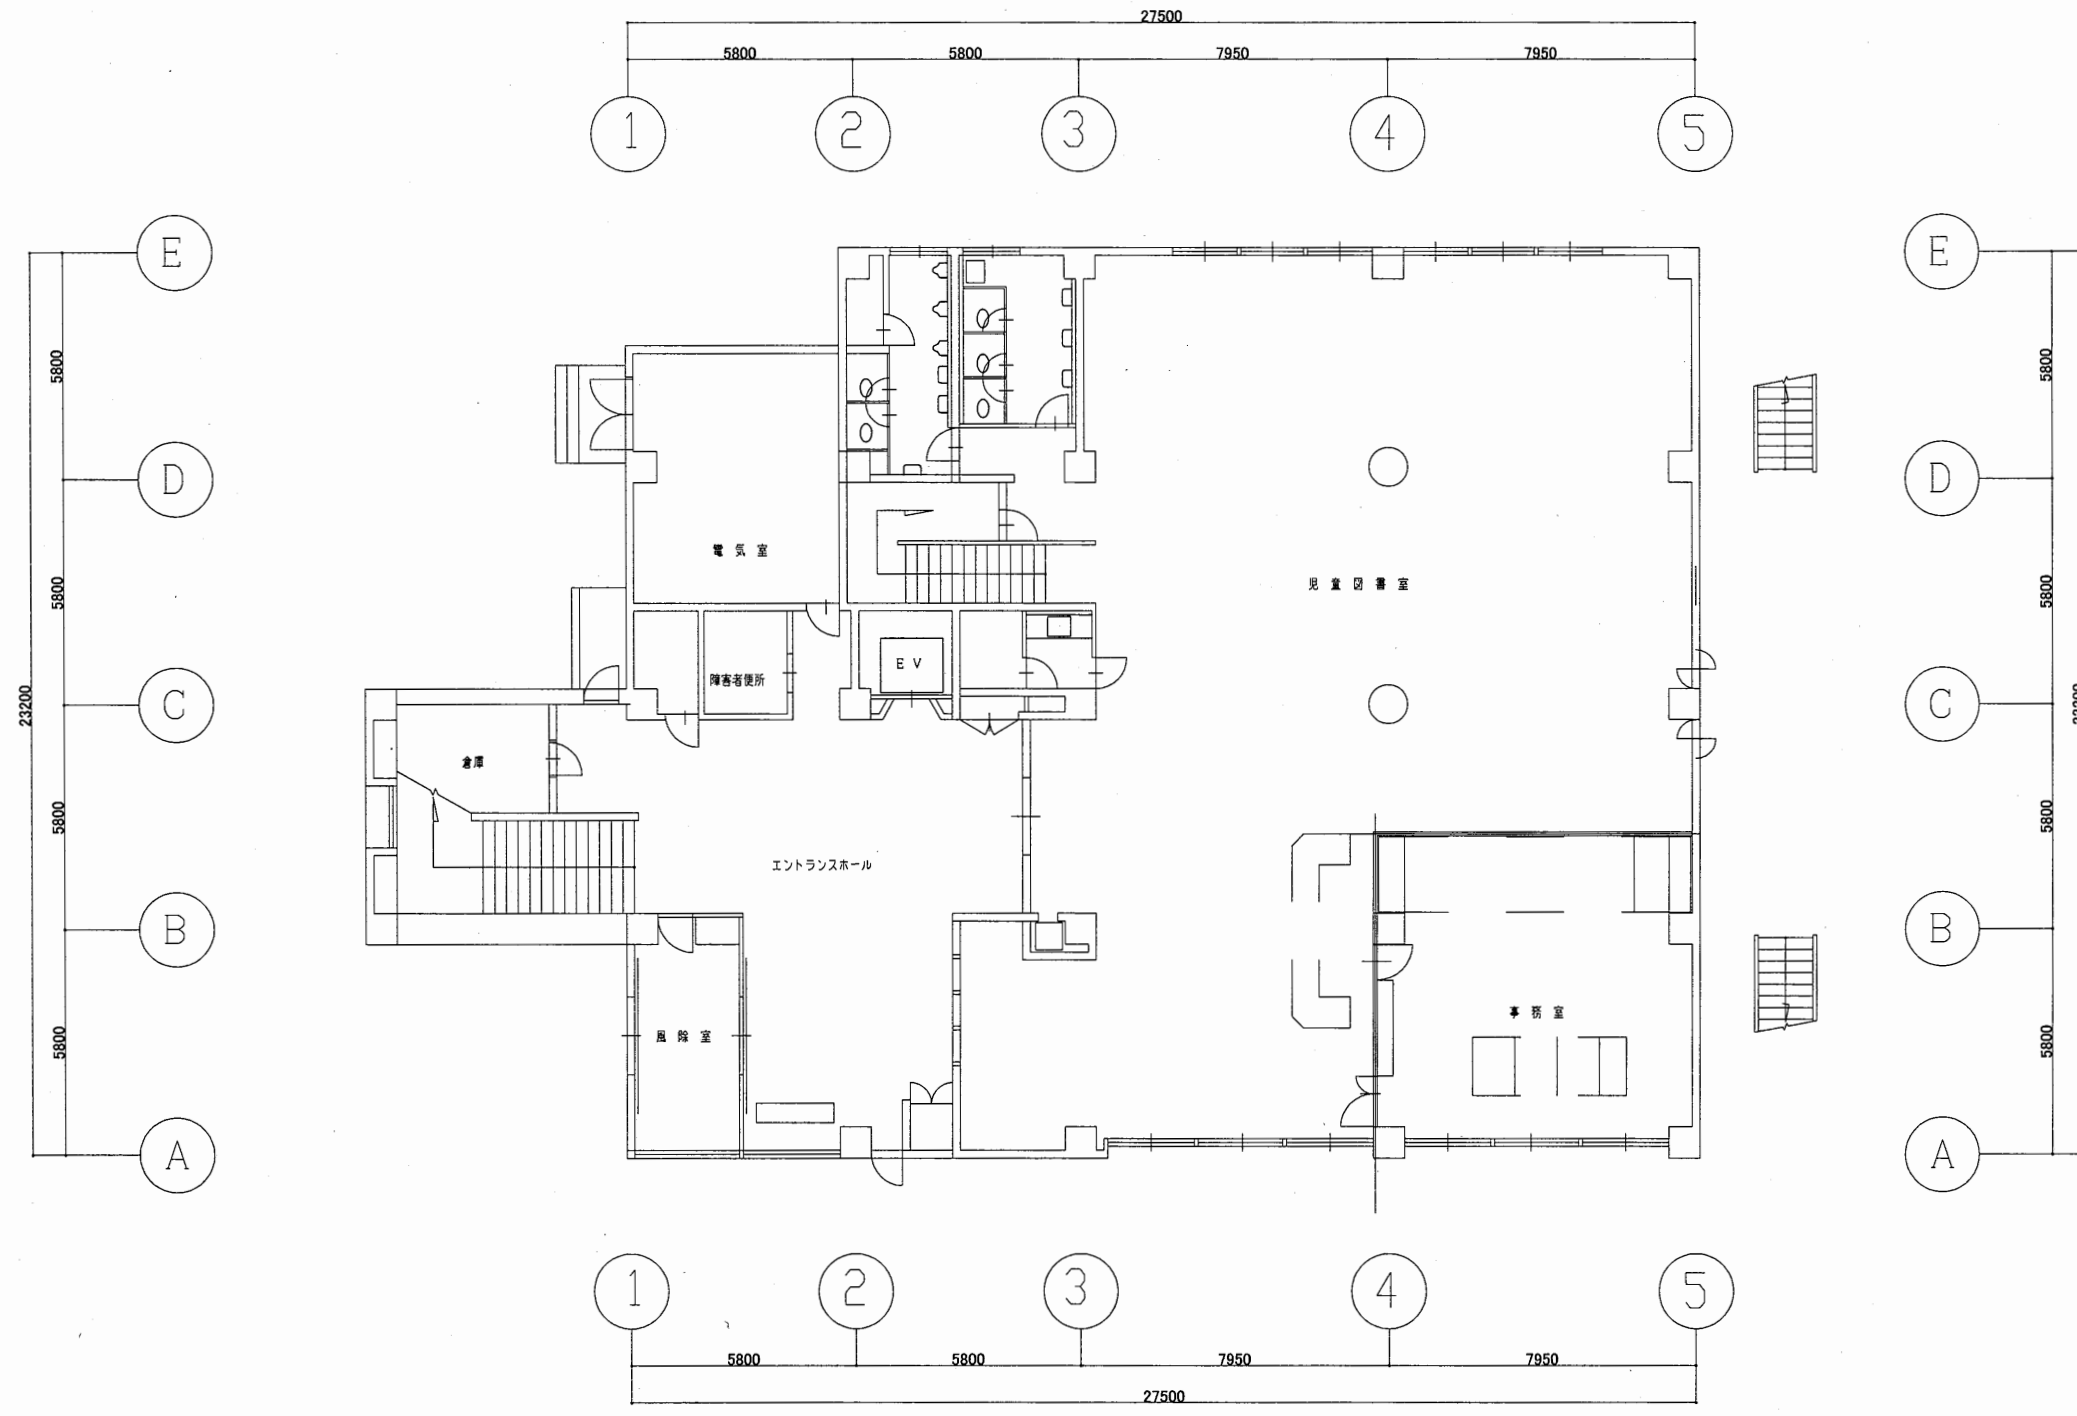

1階平面図 S 1:200

北図書館


工事名	市立中央図書館ほか7か所 建築基準法第12条点検業務委託			設計者資格 氏名	級建築士登録第 号			課長	主査等	担当者	横須賀市 財務部 FM推進課
図面名称	1階平面図	図番		縮尺	1:200	作図	平成 年 月 日				

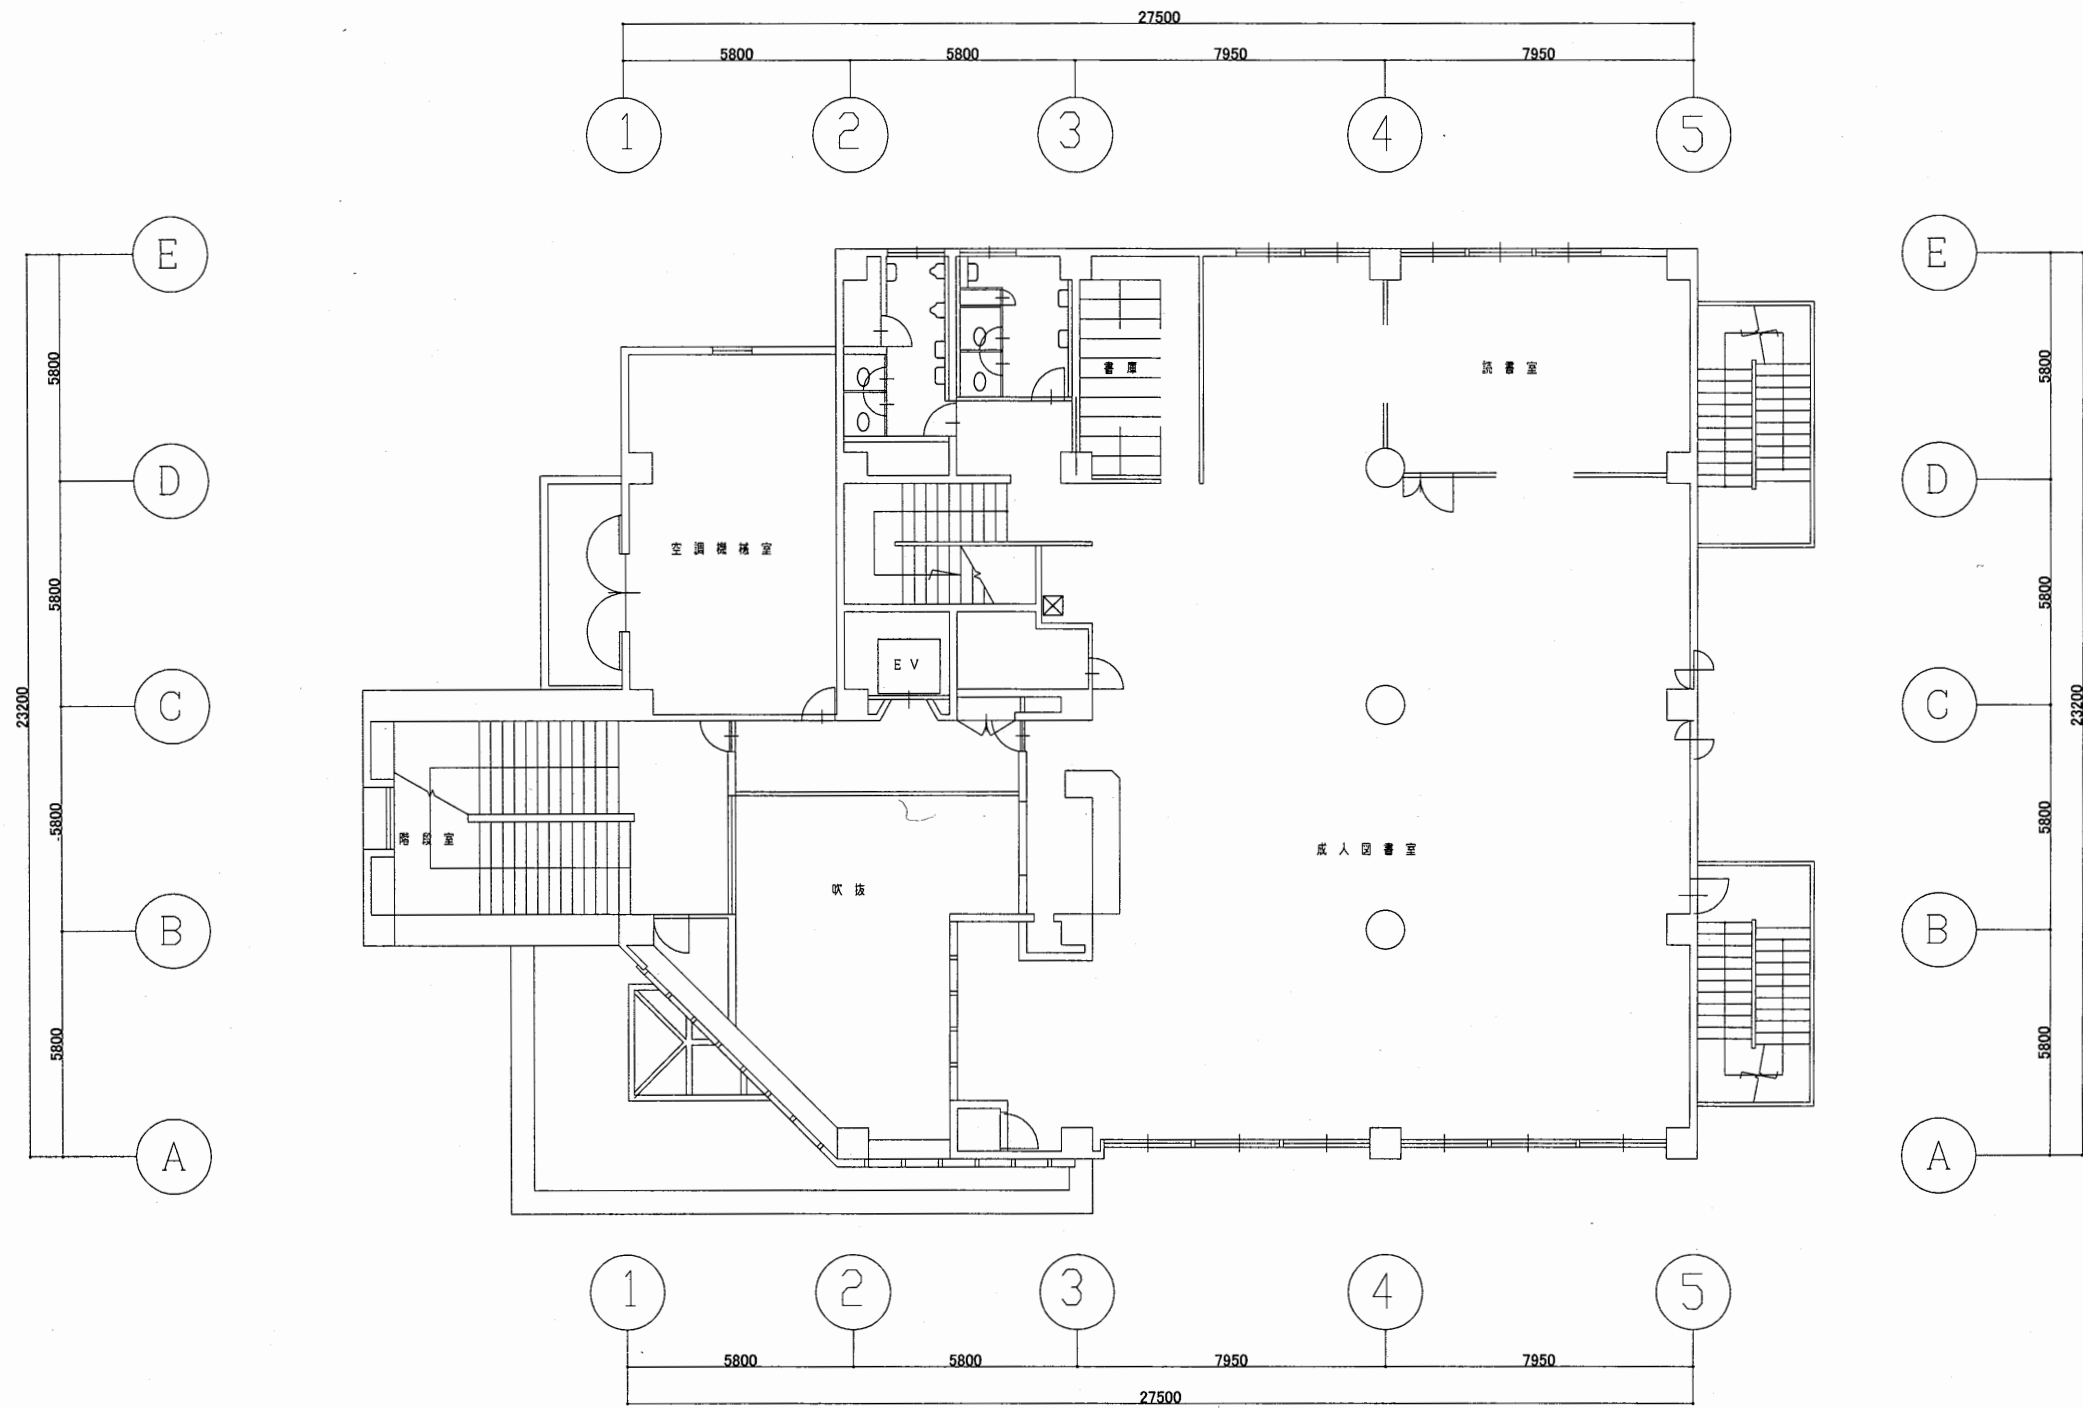

2階平面図 S 1:200

北図書館


工事名	市立中央図書館ほか7か所 建築基準法第12条点検業務委託			設計者資格 氏名	級建築士登録第 号			課長	主査等	担当者	横須賀市 財務部 FM推進課
図面名称	2階平面図	図番		縮尺	1:200	作図	平成 年 月 日				

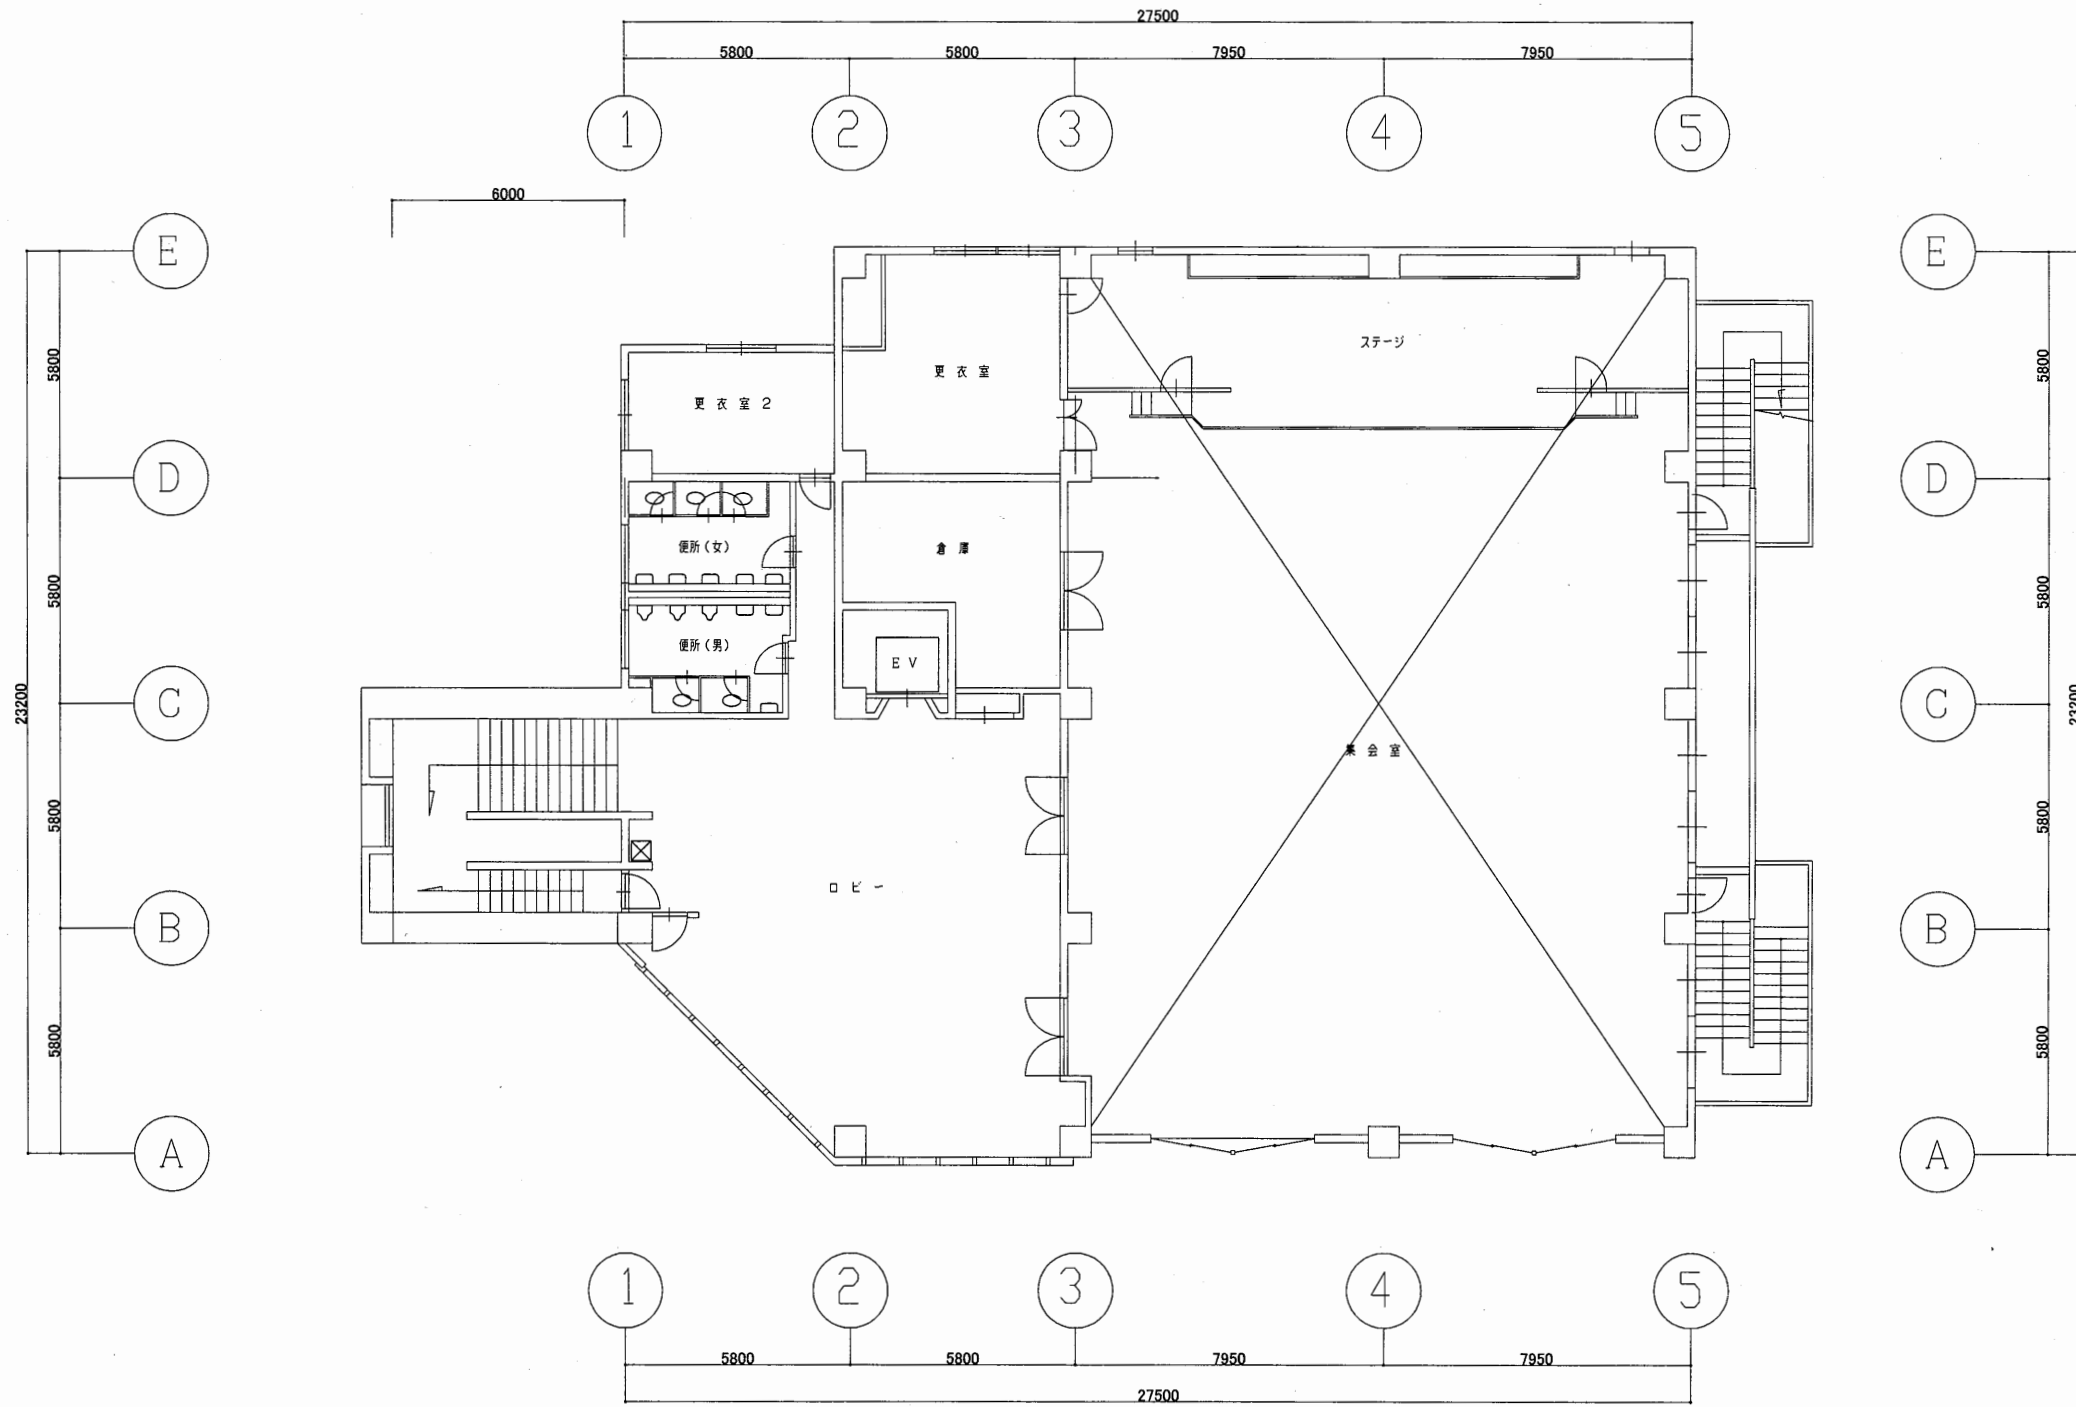

3階平面図 S 1:200

北図書館


工事名	市立中央図書館ほか7か所 建築基準法第12条点検業務委託			設計者資格 氏名	級建築士登録第 号			課長	主査等	担当者	横須賀市 財務部 FM推進課
図面名称	3階平面図	図番	縮尺	1:200	作図	平成 年 月 日					

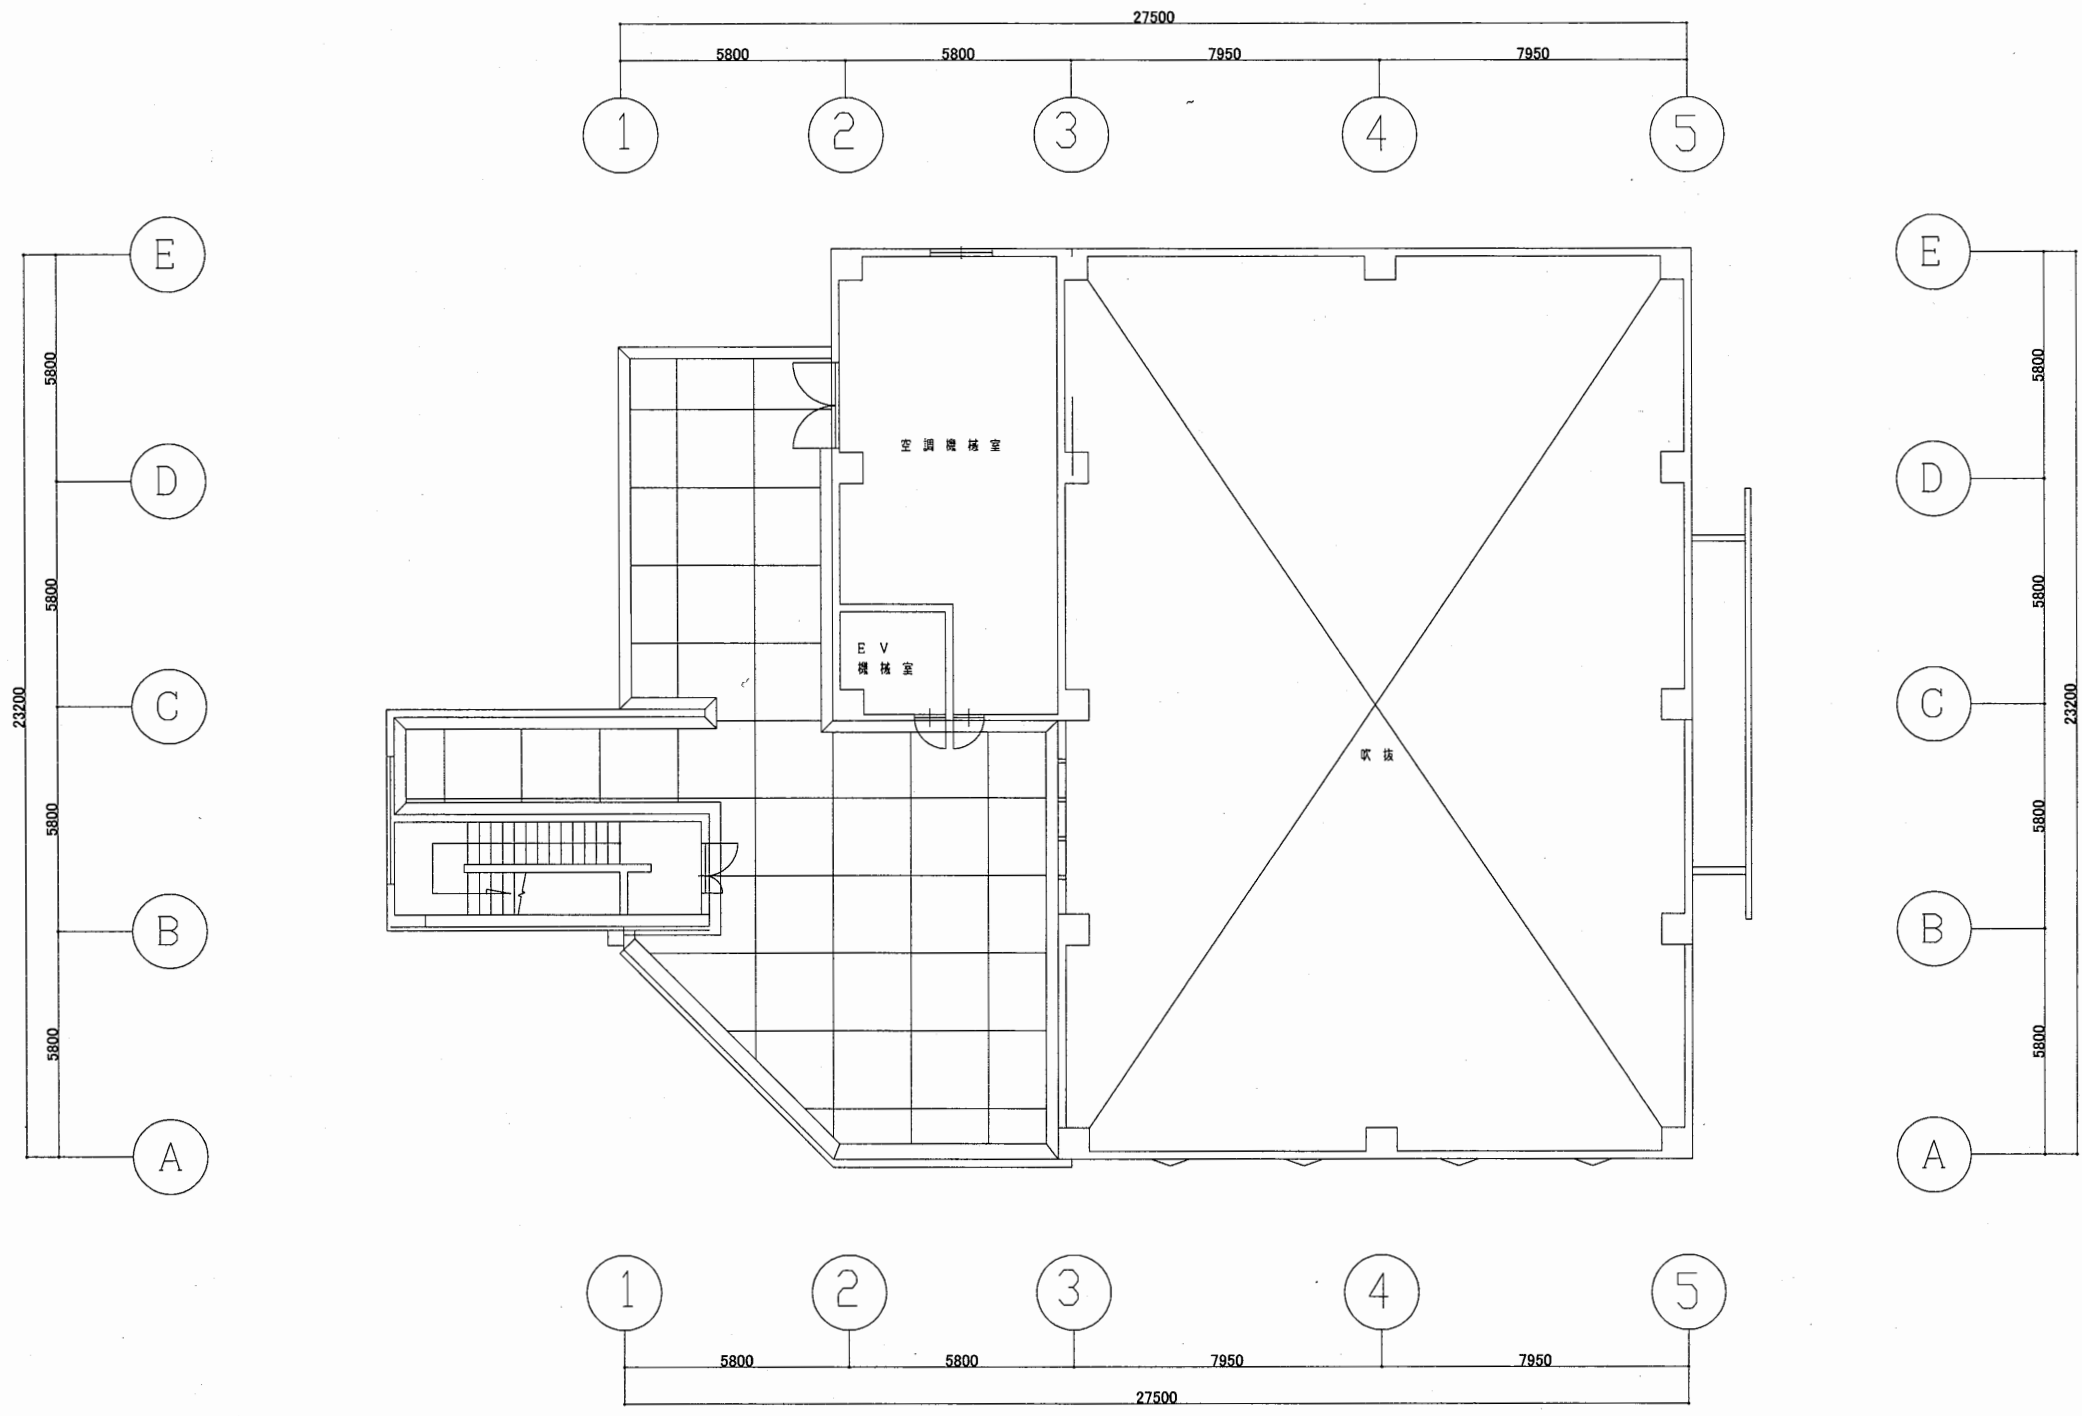

4階平面図 S 1:200

北図書館


工事名	市立中央図書館ほか7か所 建築基準法第12条点検業務委託			設計者資格 氏名	級建築士登録第 号			課長	主査等	担当者	横須賀市 財務部 FM推進課
図面名称	4階平面図	図番		縮尺	1:200	作図	平成 年 月 日				

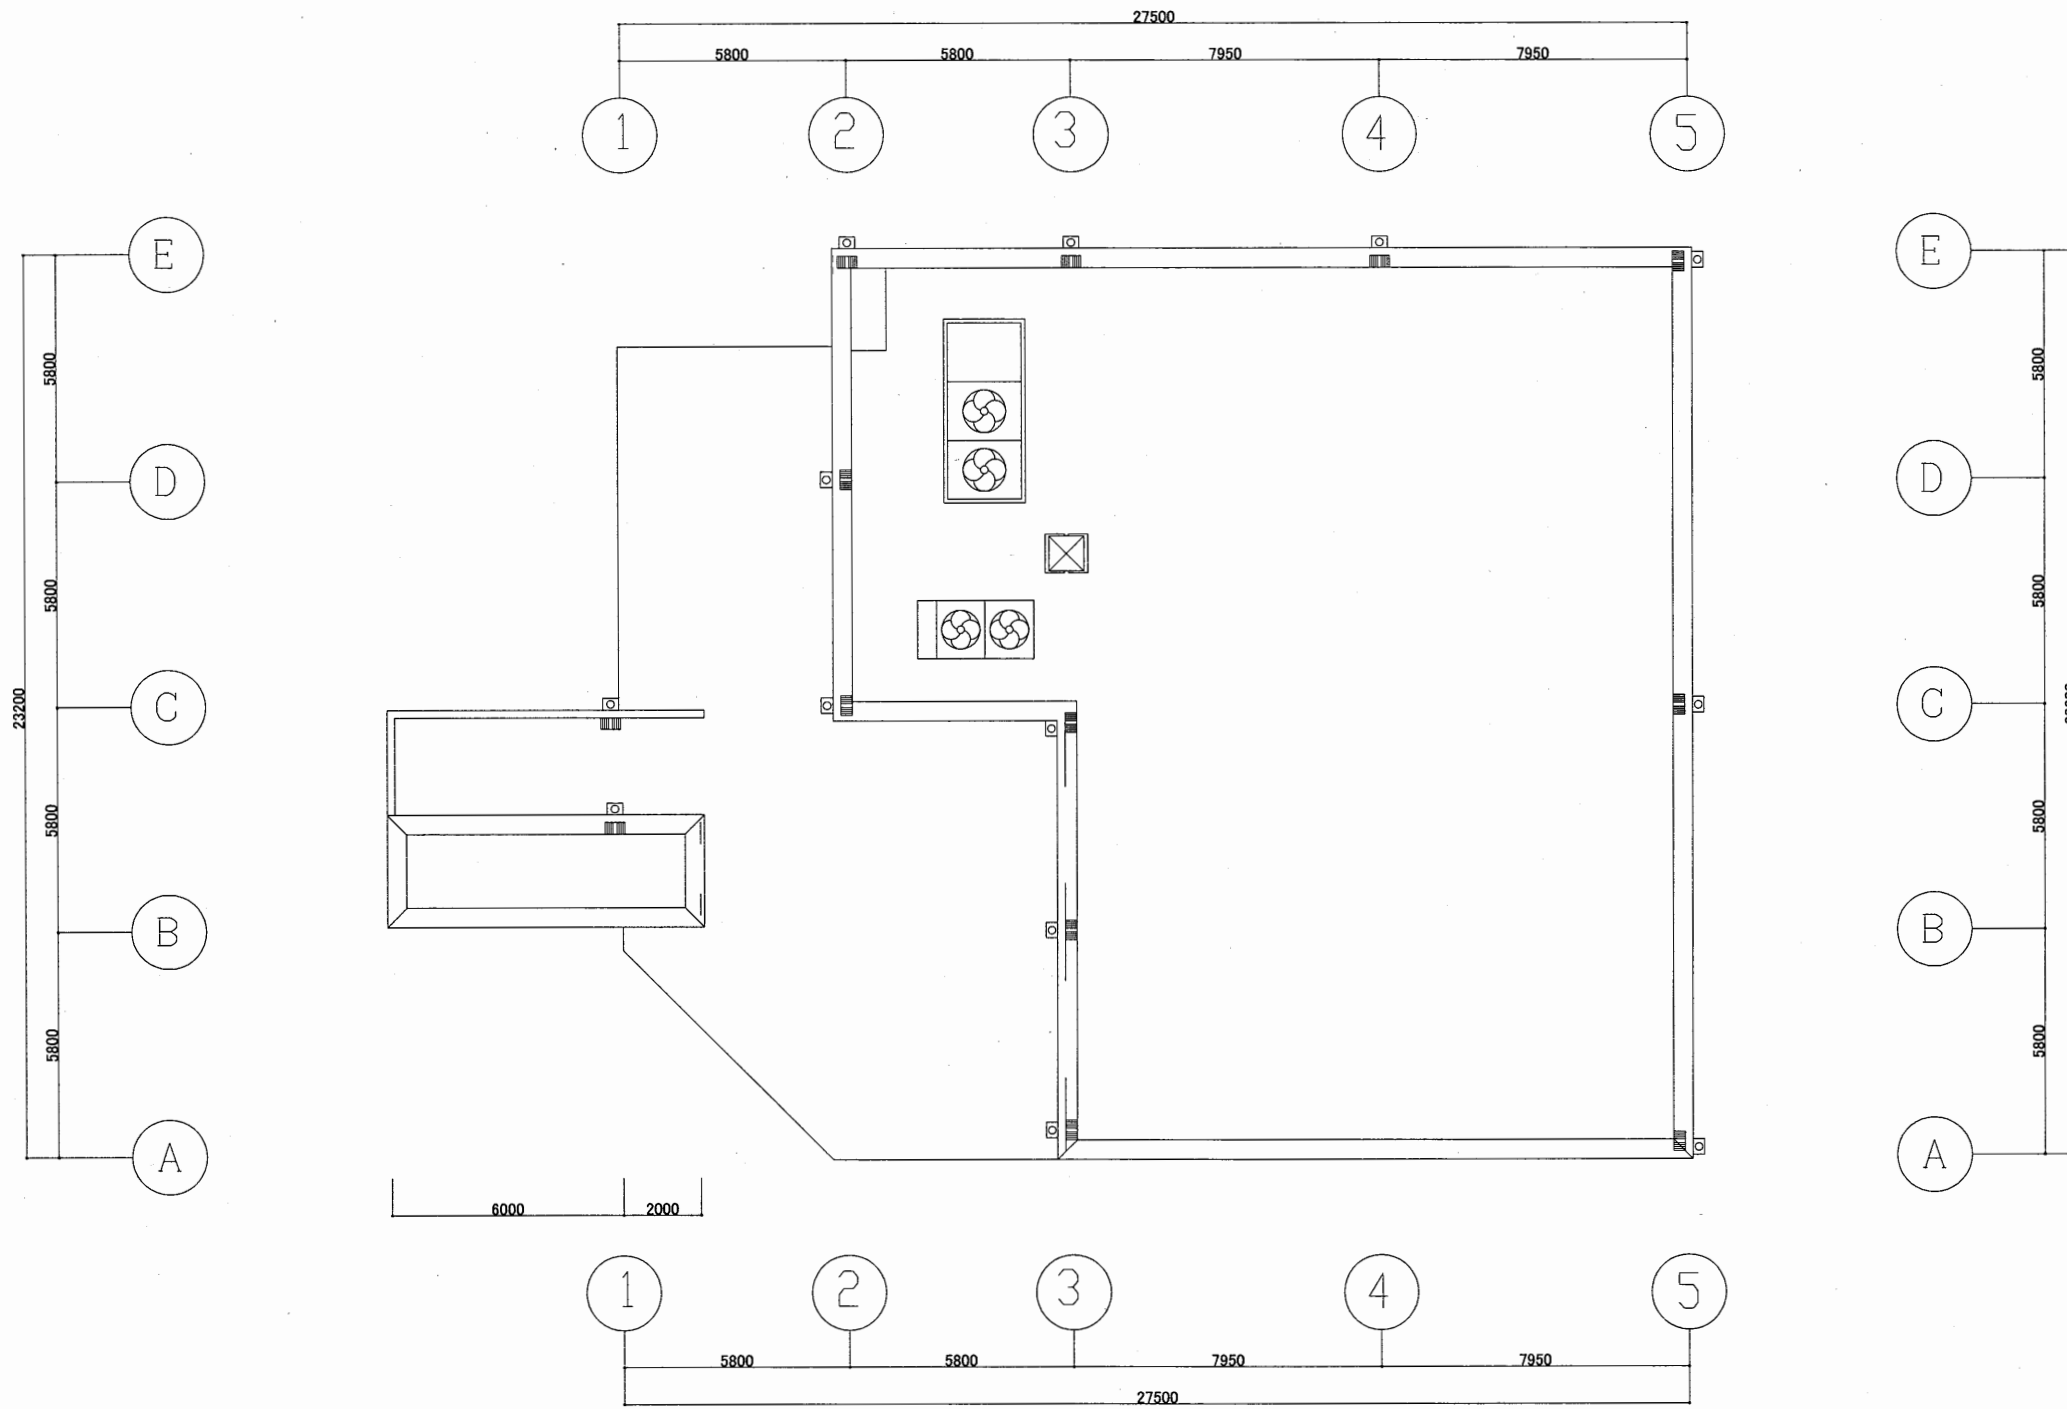

R階平面図 S 1:200


北図書館

工事名	市立中央図書館ほか7か所 建築基準法第12条点検業務委託		設計者資格 氏名	級建築士登録第 号		課長	主査等	担当者	横須賀市 財務部 FM推進課
図面名称	R階平面図	図番	縮尺	1:200	作図	平成 年 月 日			

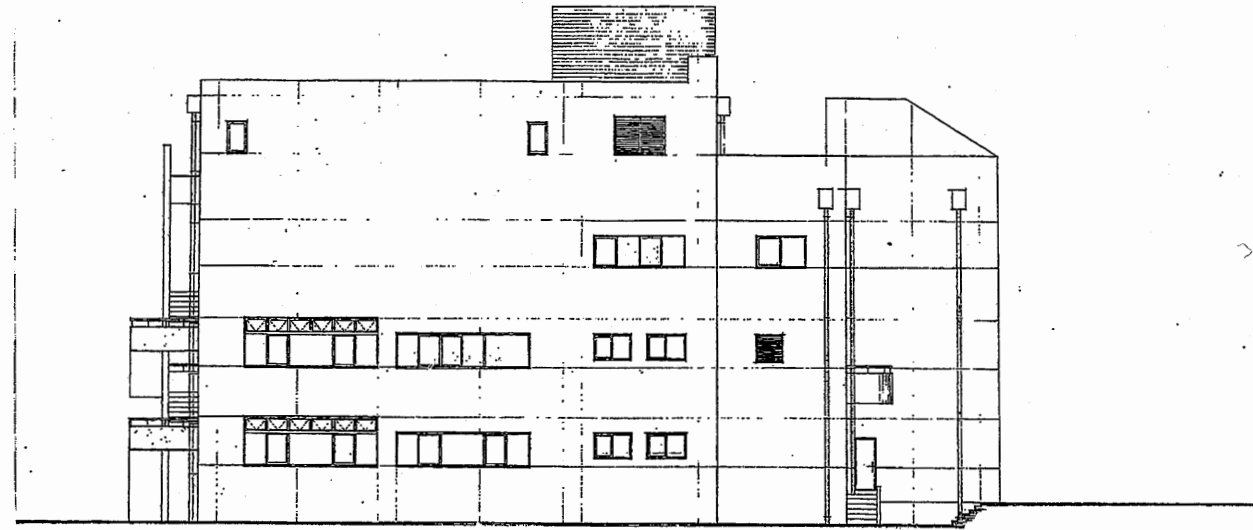


北側立面図 S=1/100

北側立面図 S1:300

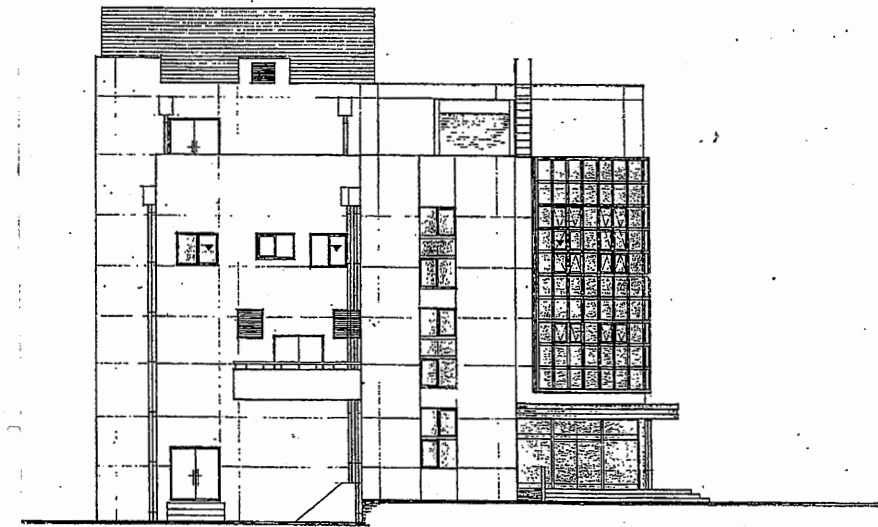


西側立面図 S=1/100

西側立面図 S1:300

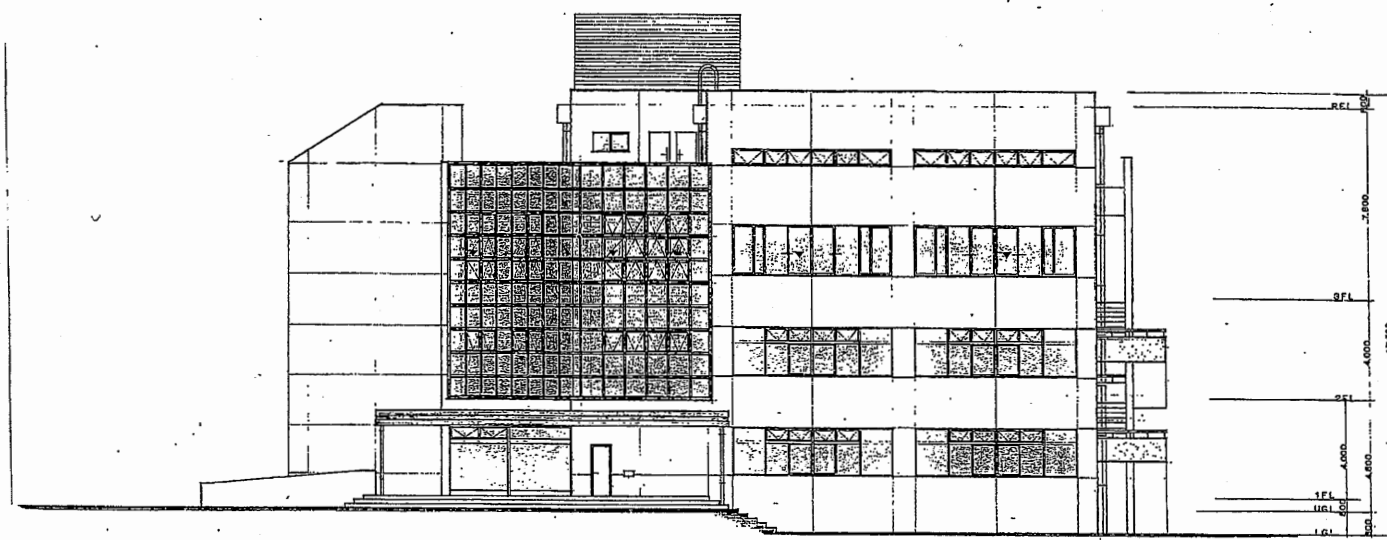

南側立面図 S1:1/100

南側立面図 S1:300

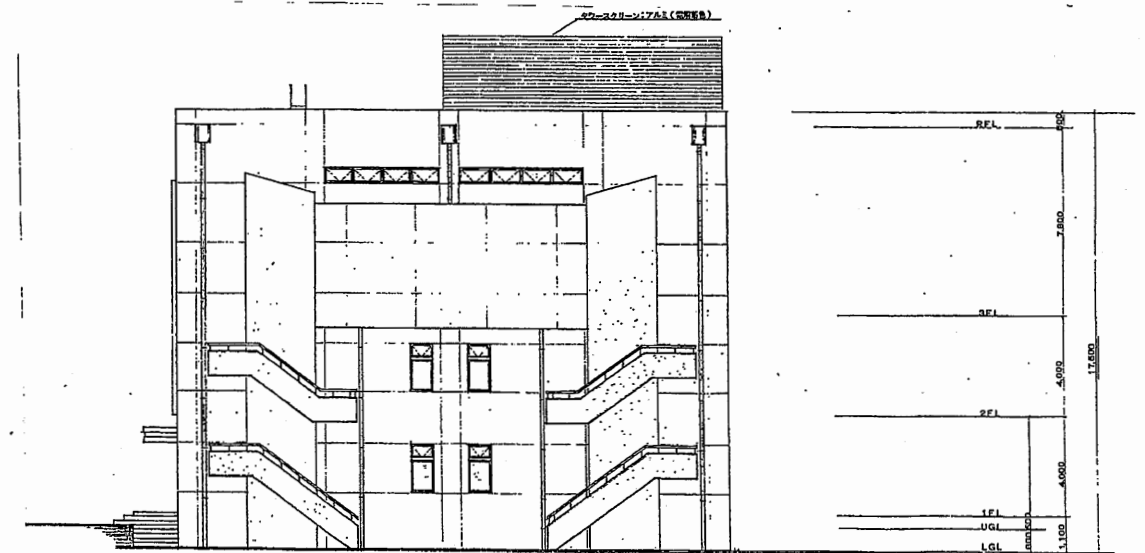


東側立面図 S1:1/100


東側立面図 S1:300

北図書館

工事名	市立中央図書館ほか7か所 建築基準法第12条点検業務委託			設計者資格 氏名	級建築士登録第 号			課長	主査等	担当者	横須賀市 財務部 FM推進課
図面名称	立面・断面図	図番	縮尺	NS	作図	平成	年	月	日		

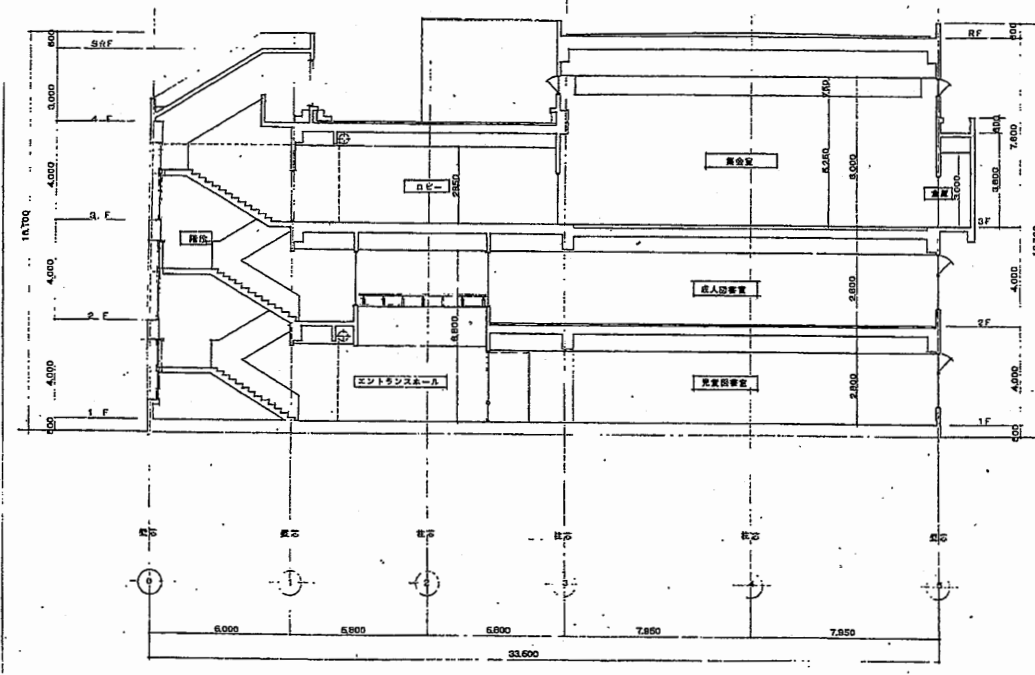


X1-X1断面図 1/100

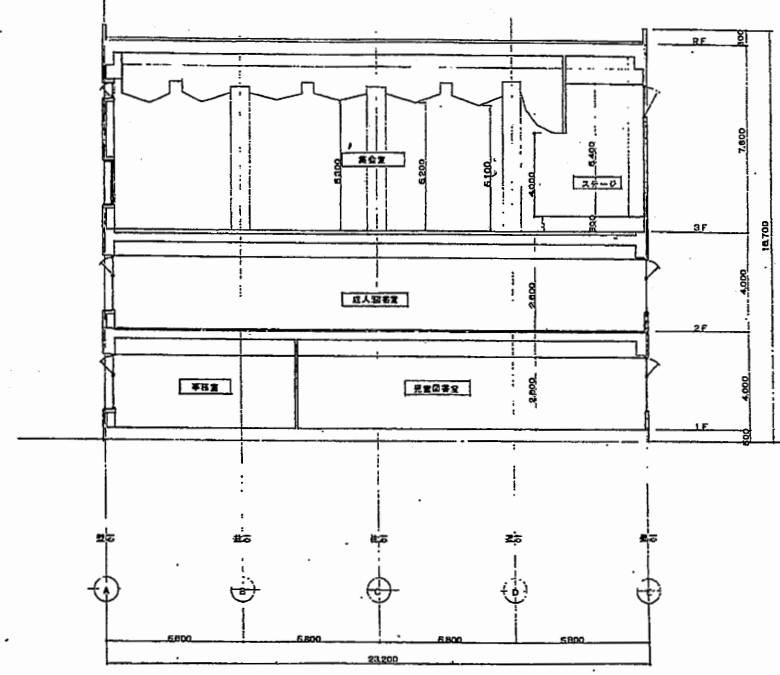


Y1-Y1断面図 1/100

各断面図 S1:300

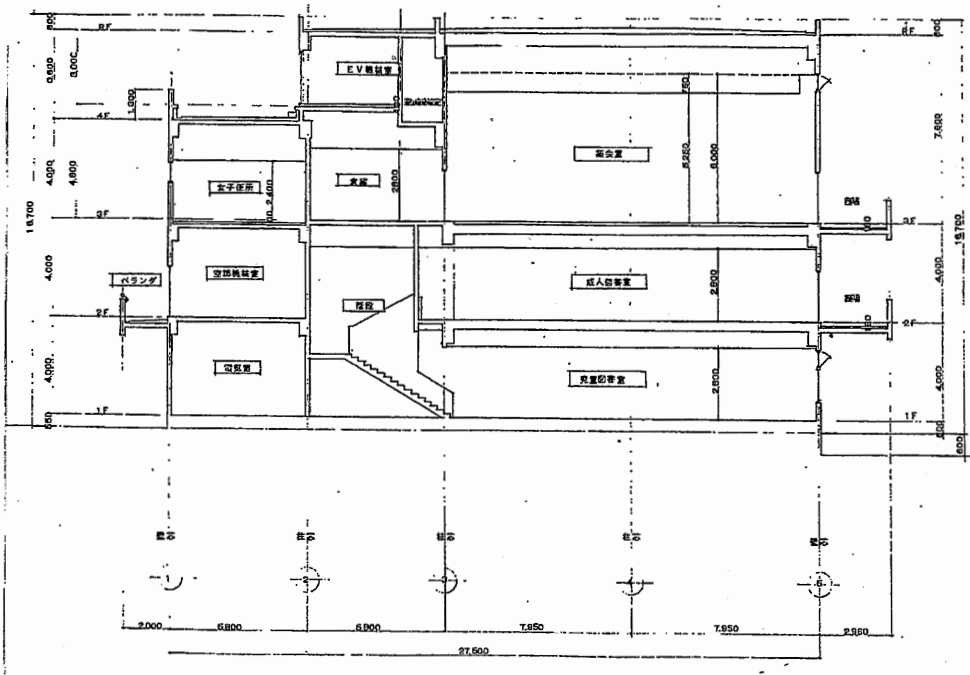

X1-X2断面図 1/100

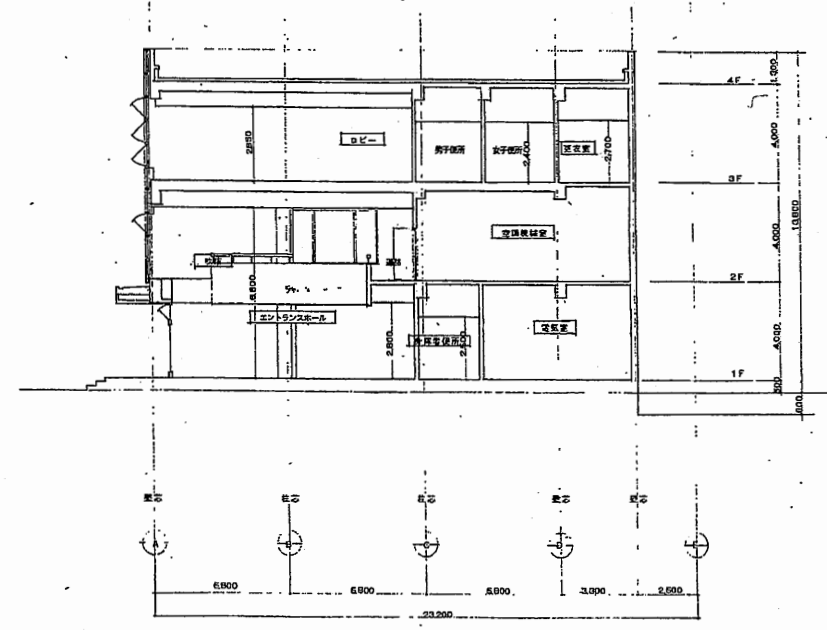


Y1-Y2断面図 1/100

北図書館

工事名	市立中央図書館ほか7か所 建築基準法第12条点検業務委託			設計者資格 氏名	級建築士登録第 号			課長	主査等	担当者	横須賀市 財務部 FM推進課
図面名称	立面・断面図	図番	縮尺	NS	作図	平成 年 月 日					


使用機器表

記号	名称	仕様	台数	備考
T-1	高架水槽	FRPサンドイッチ板 2000×2000×1500H 呼称8トン LOG 8054	1	亜鉛メッキ SUSボルト
T-2	受水槽 (ポンプ室)	鉄パネル板 2/3G タンク 2000×2500×2500H ポンプ室 2000×2000×2500H	1	コンクリート基礎 H=500(本工事) SUSボルト
P-1	給水加圧ポンプ	20φ×15L/分×5m×0.21KW×1φ-100V 3/4B	1	
P-2	排水ポンプ	片吸込多段ポンプ 40φ×155L/分×4段×25m×2.2KW×3φ-200V	2	コンクリート基礎 H=500(本工事) 圧力計共

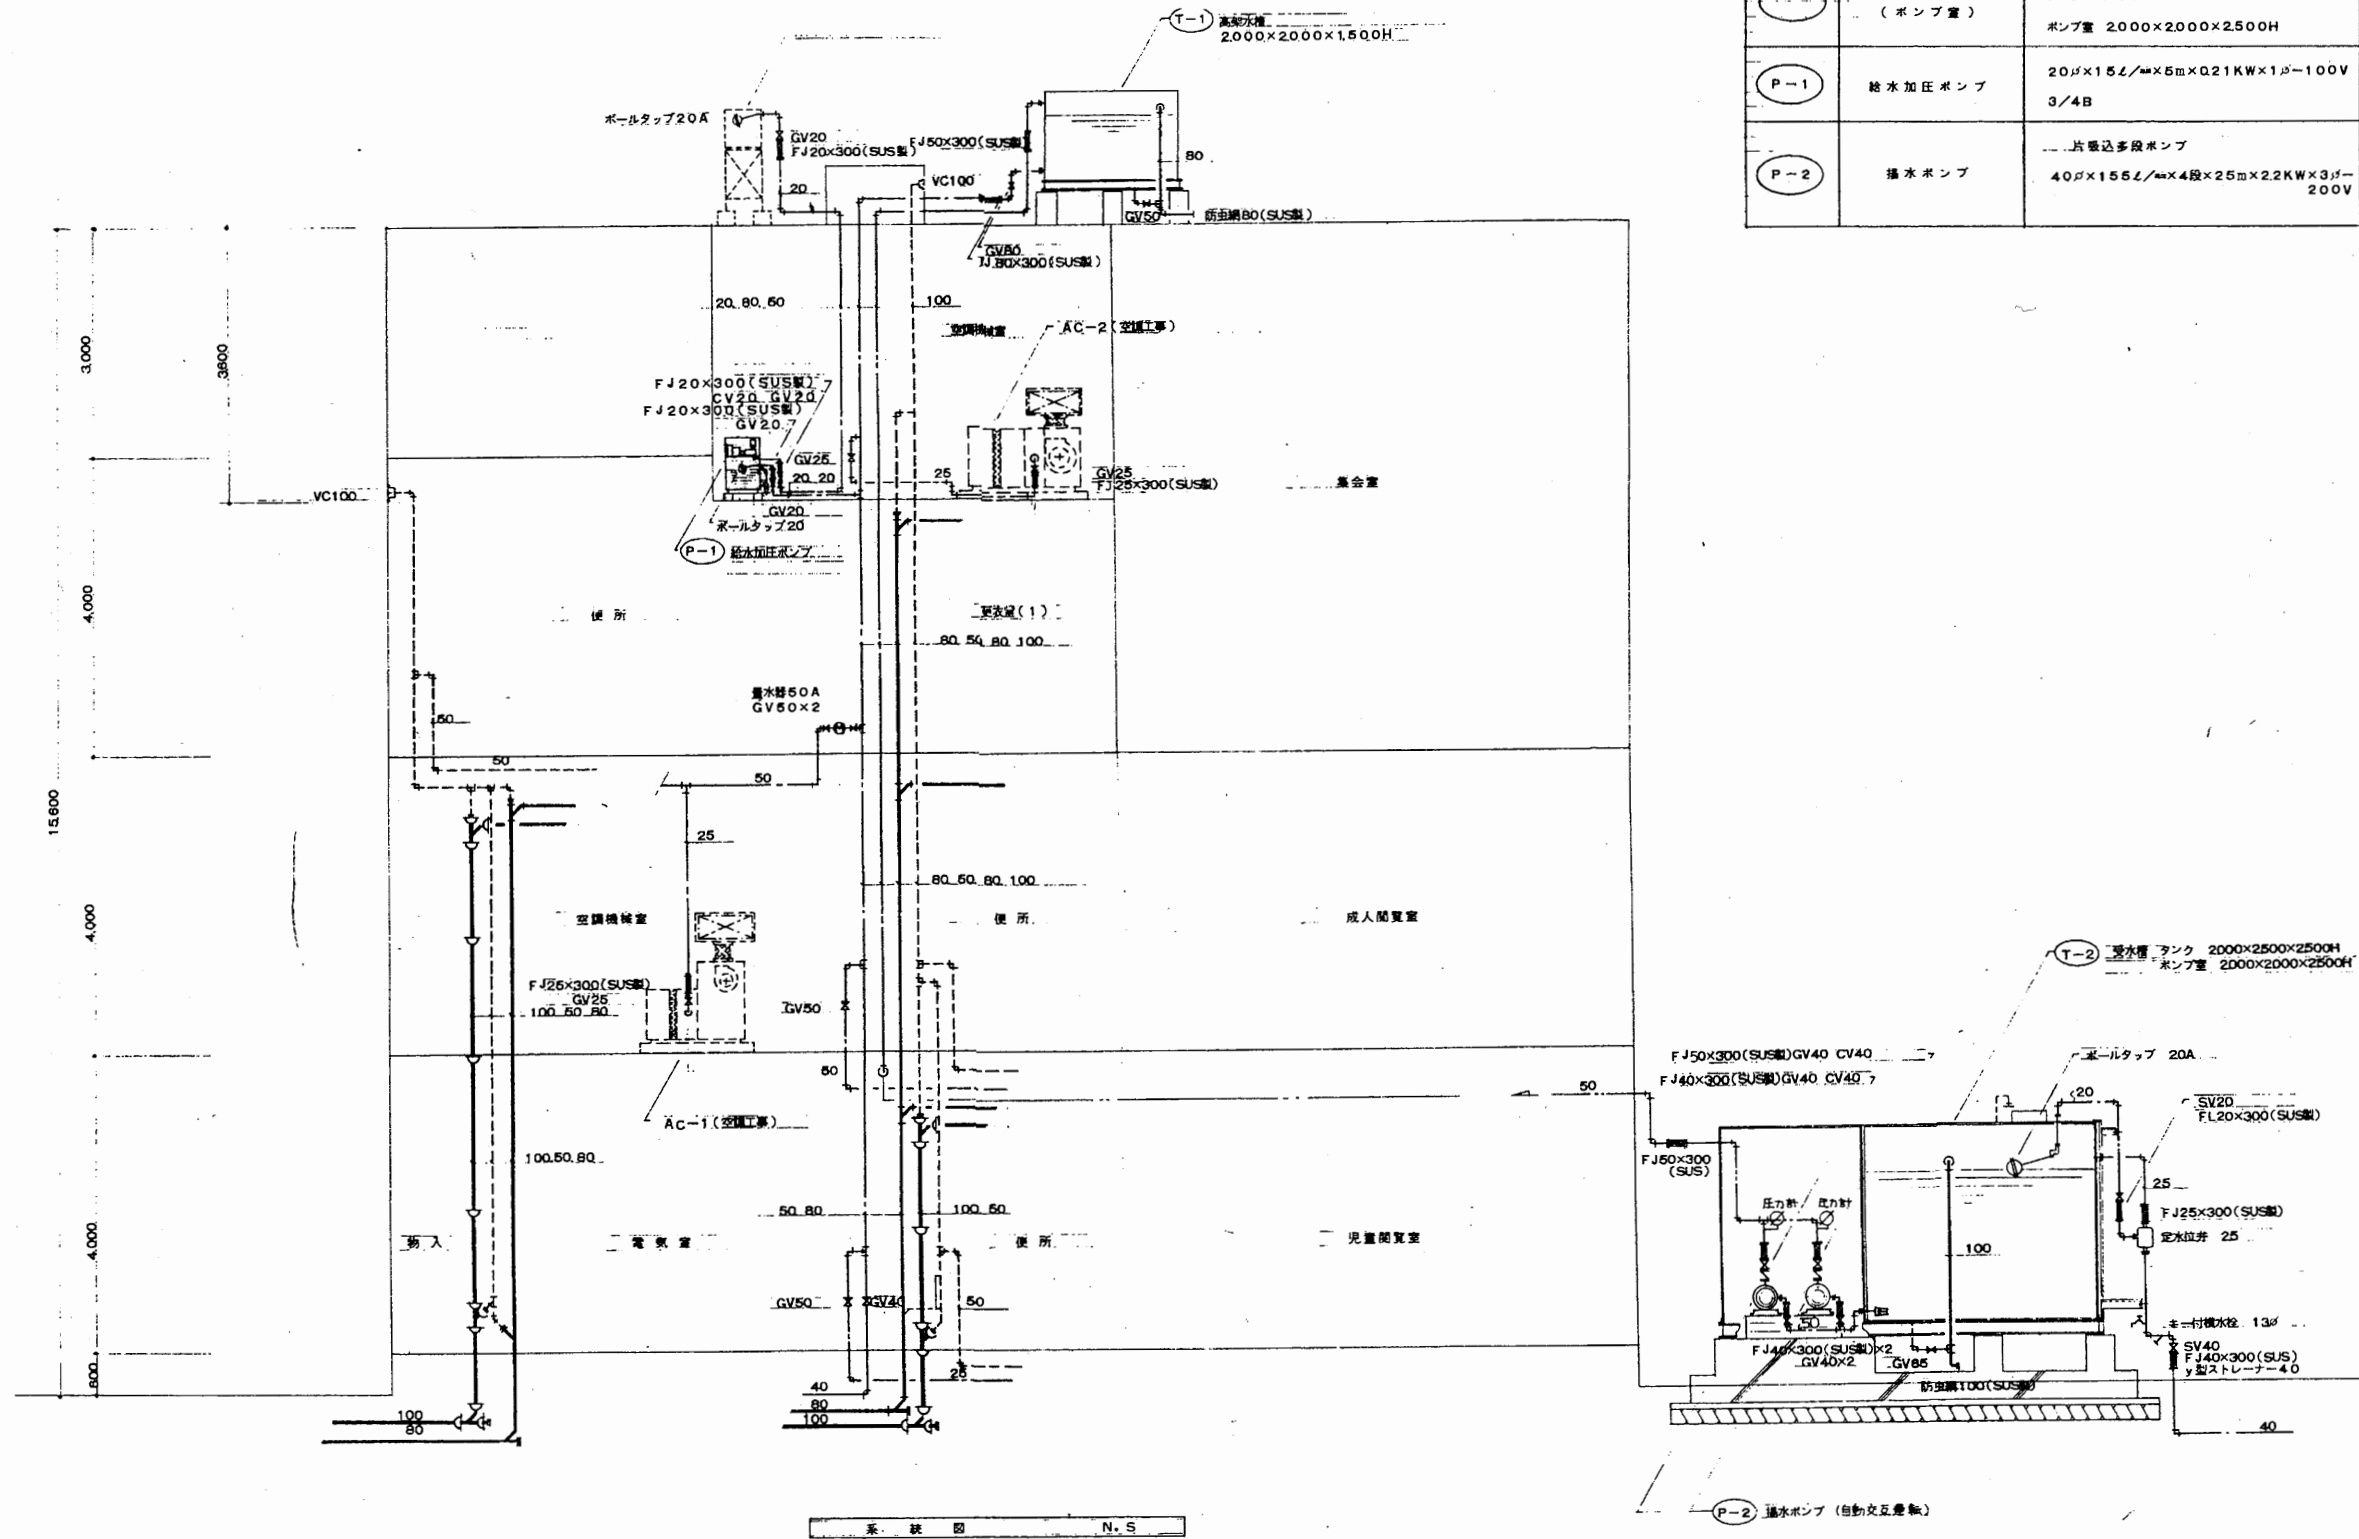


北図書館

工事名	市立中央図書館ほか7か所 建築基準法第12条点検業務委託			設計者資格 氏名	級建築士登録第 号			課長	主査等	担当者	横須賀市 財務部 FM推進課
図面名称	系統図	図番	縮尺	1:200	作図	平成	年	月	日		

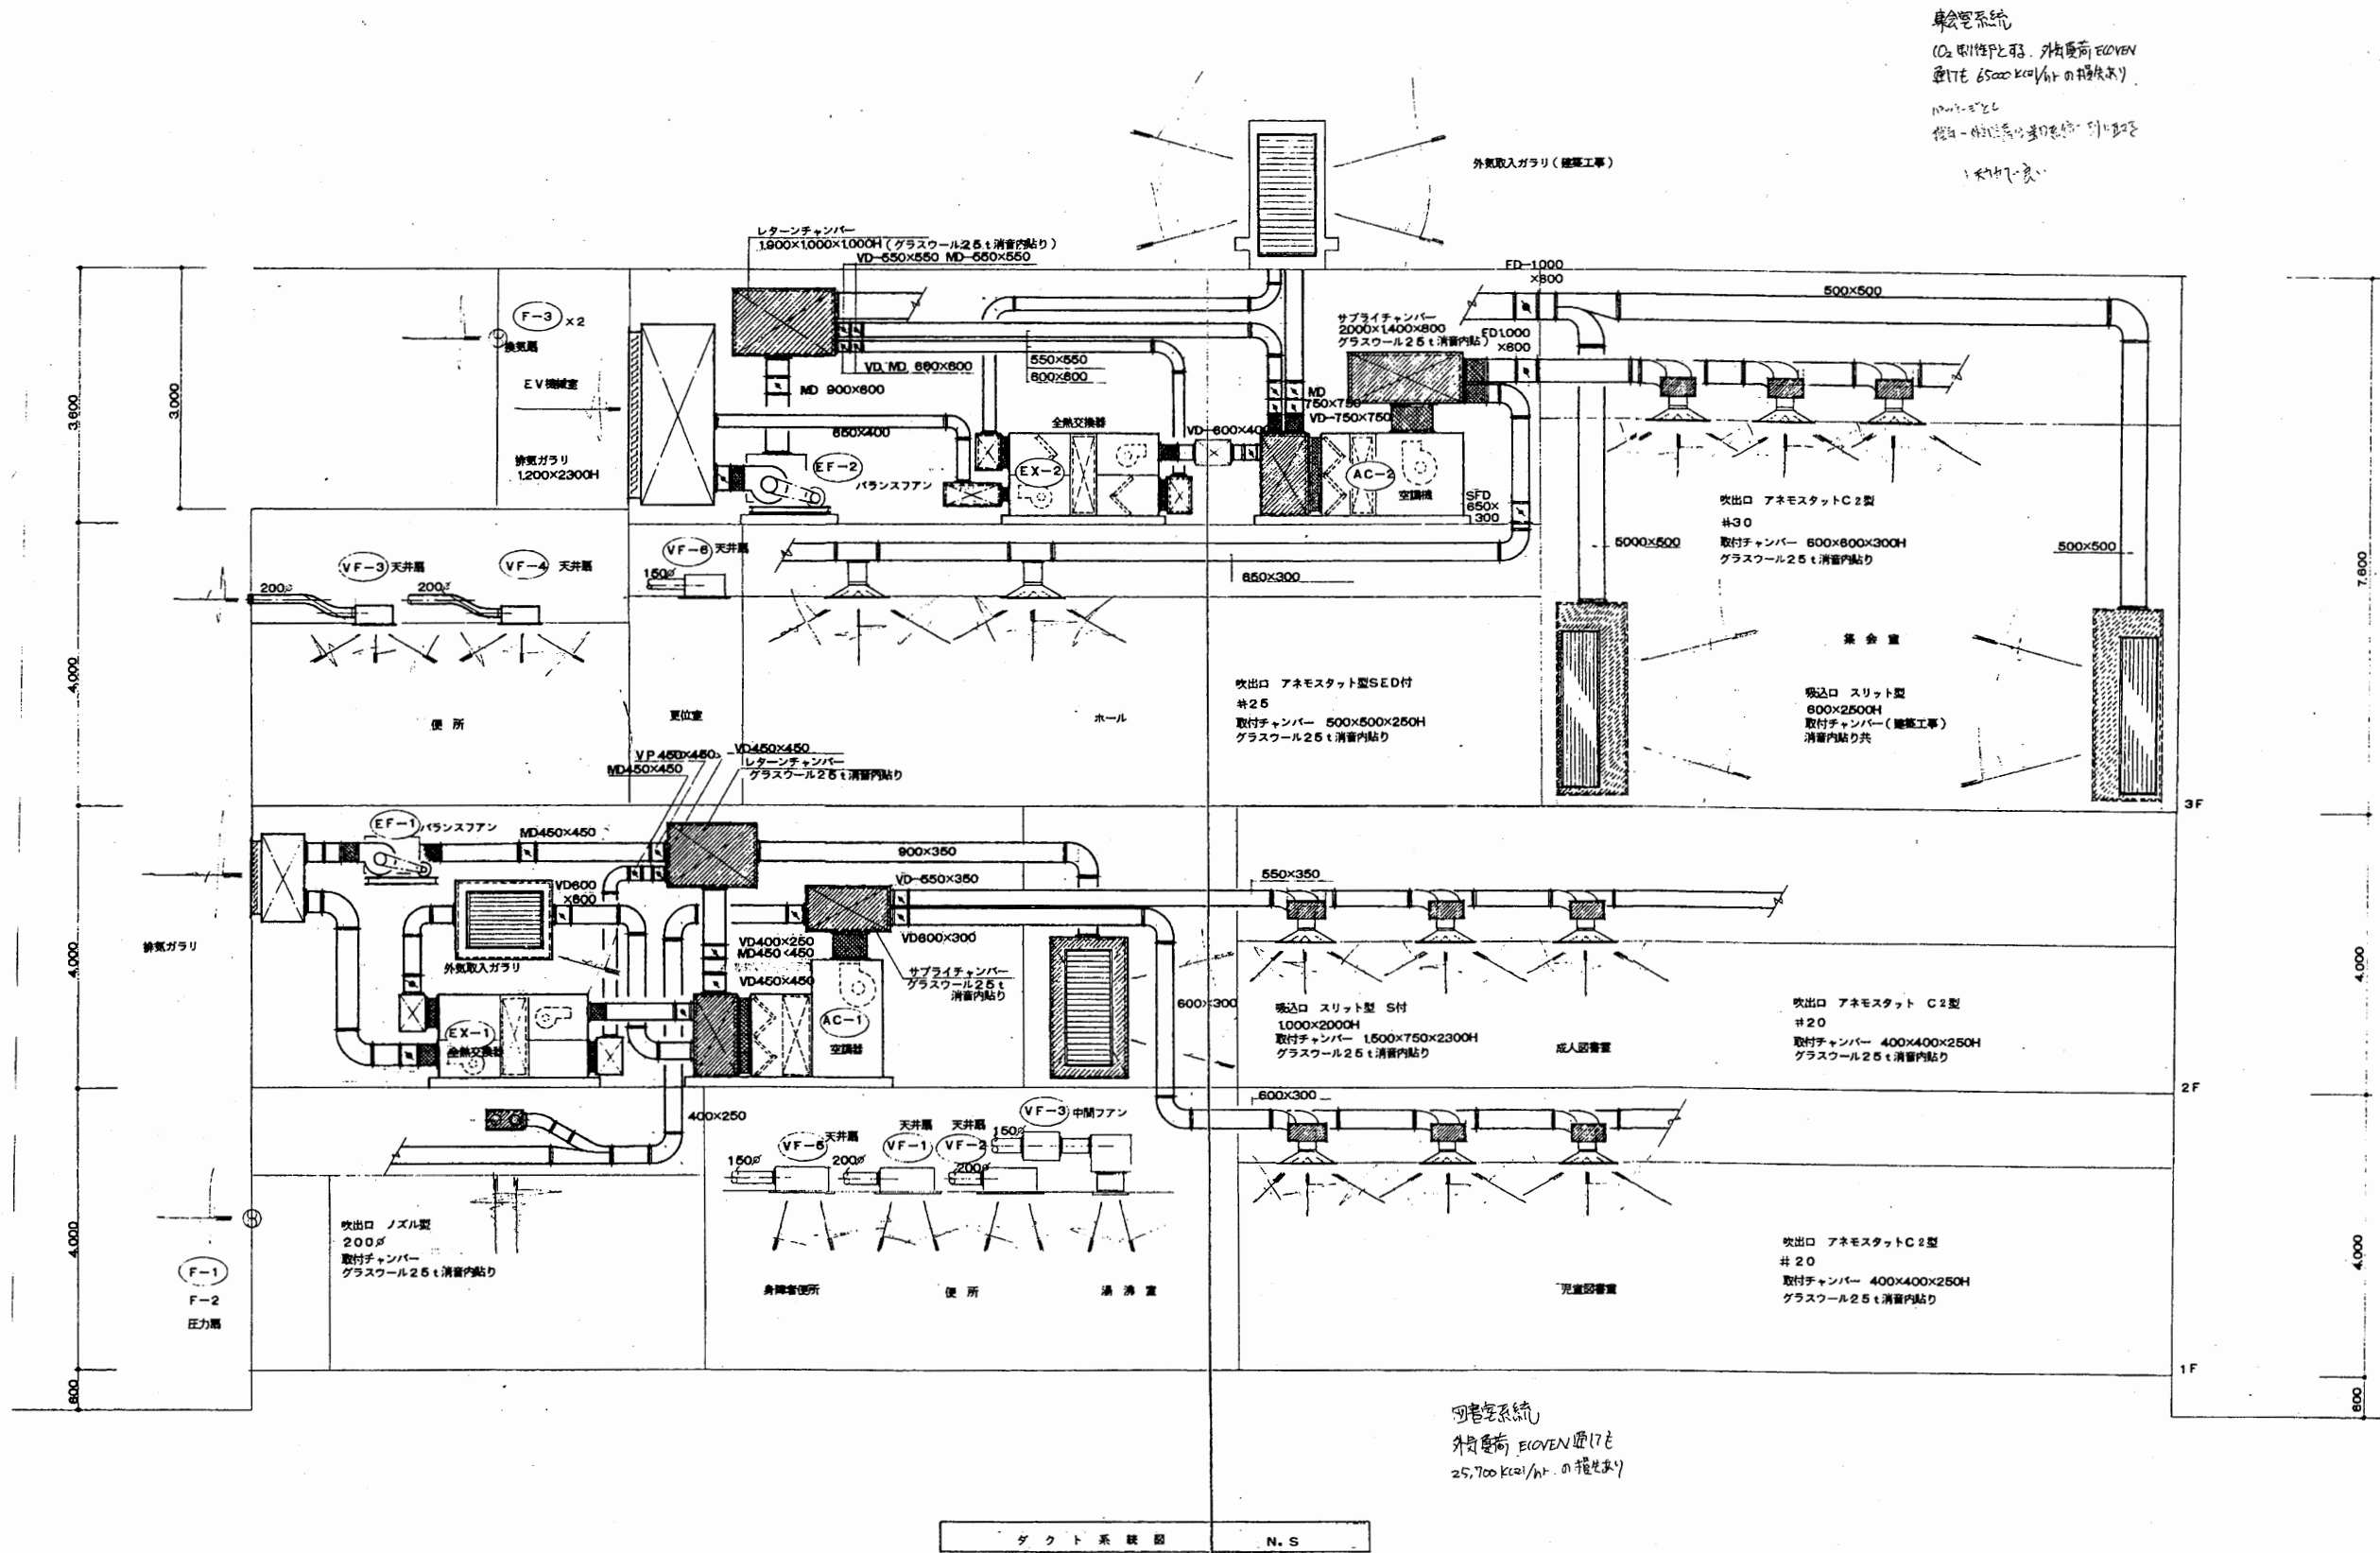


北図書館


工事名	市立中央図書館ほか7か所 建築基準法第12条点検業務委託		設計者資格 氏名	級建築士登録第	号	課長	主査等	担当者	横須賀市 財務部 FM推進課
図面名称	ダクト系統図	図番	縮尺	作図	平成 年 月 日				

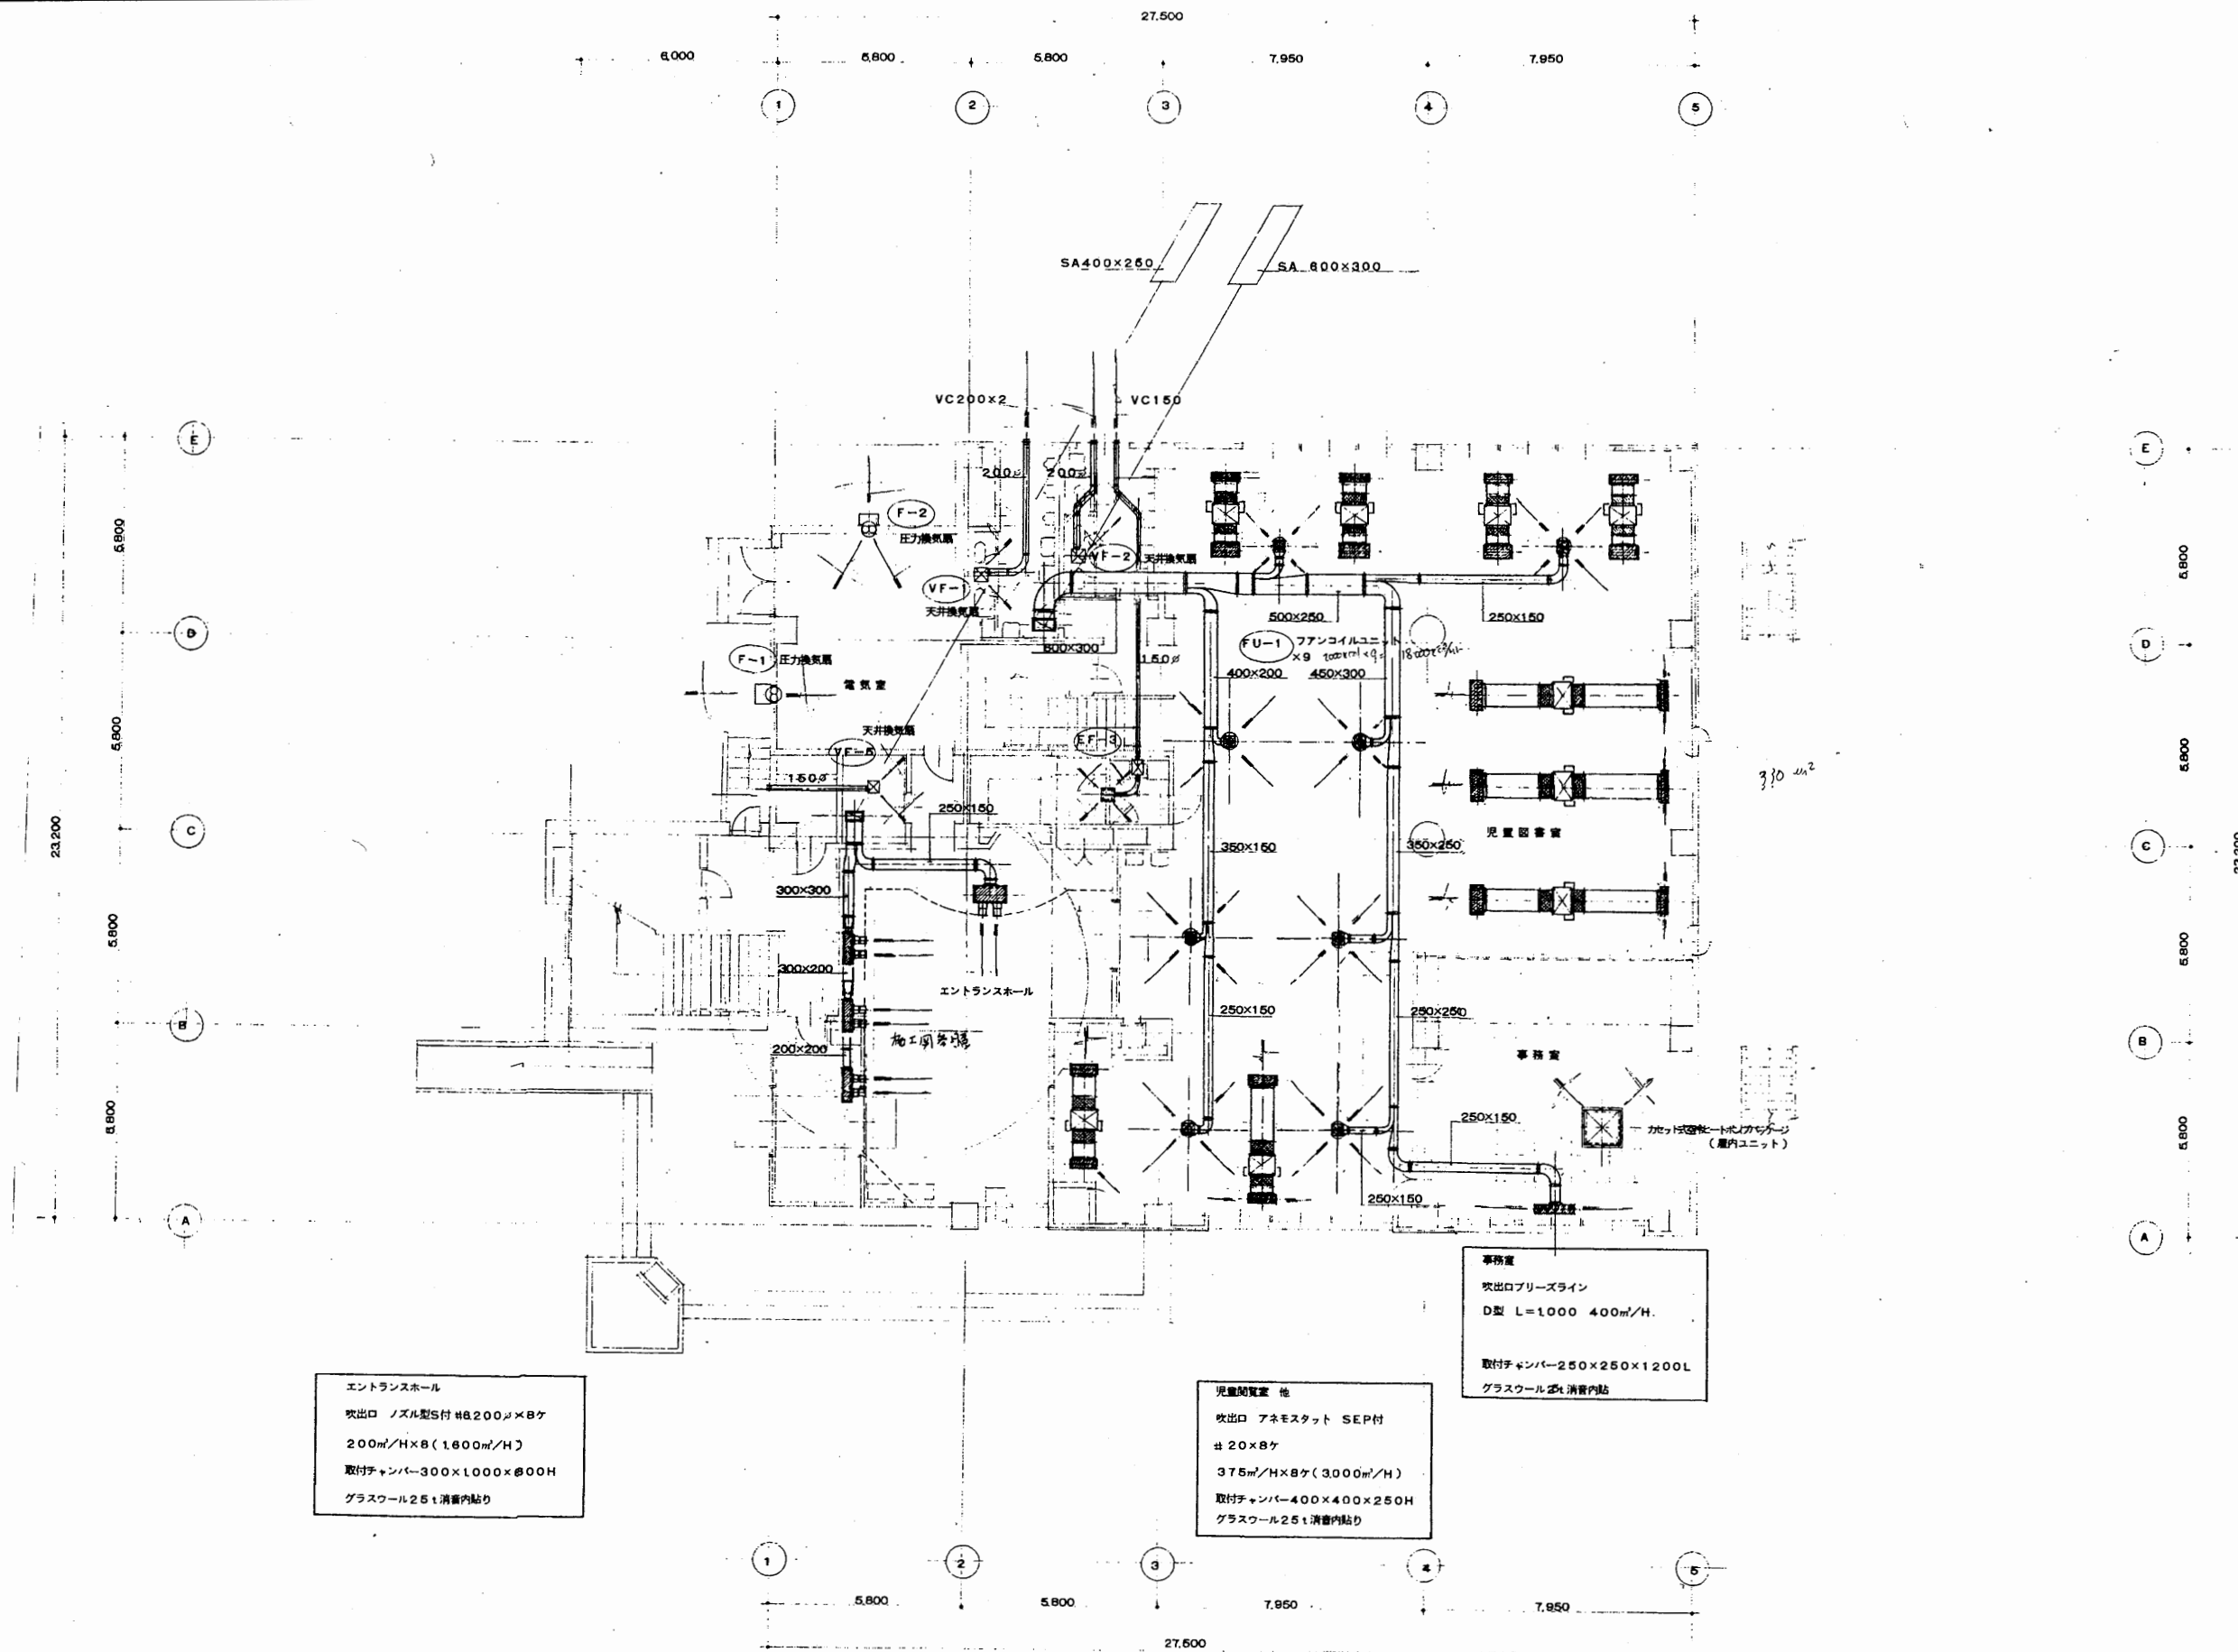

工事名	市立中央図書館ほか7か所 建築基準法第12条点検業務委託			設計者資格 氏名	級建築士登録第 _____ 号			課長	主査等	担当者	横須賀市 財務部 FM推進課
図面名称	ダクト1階平面図	図番	縮尺	1:200	作図	平成	年	月	日		

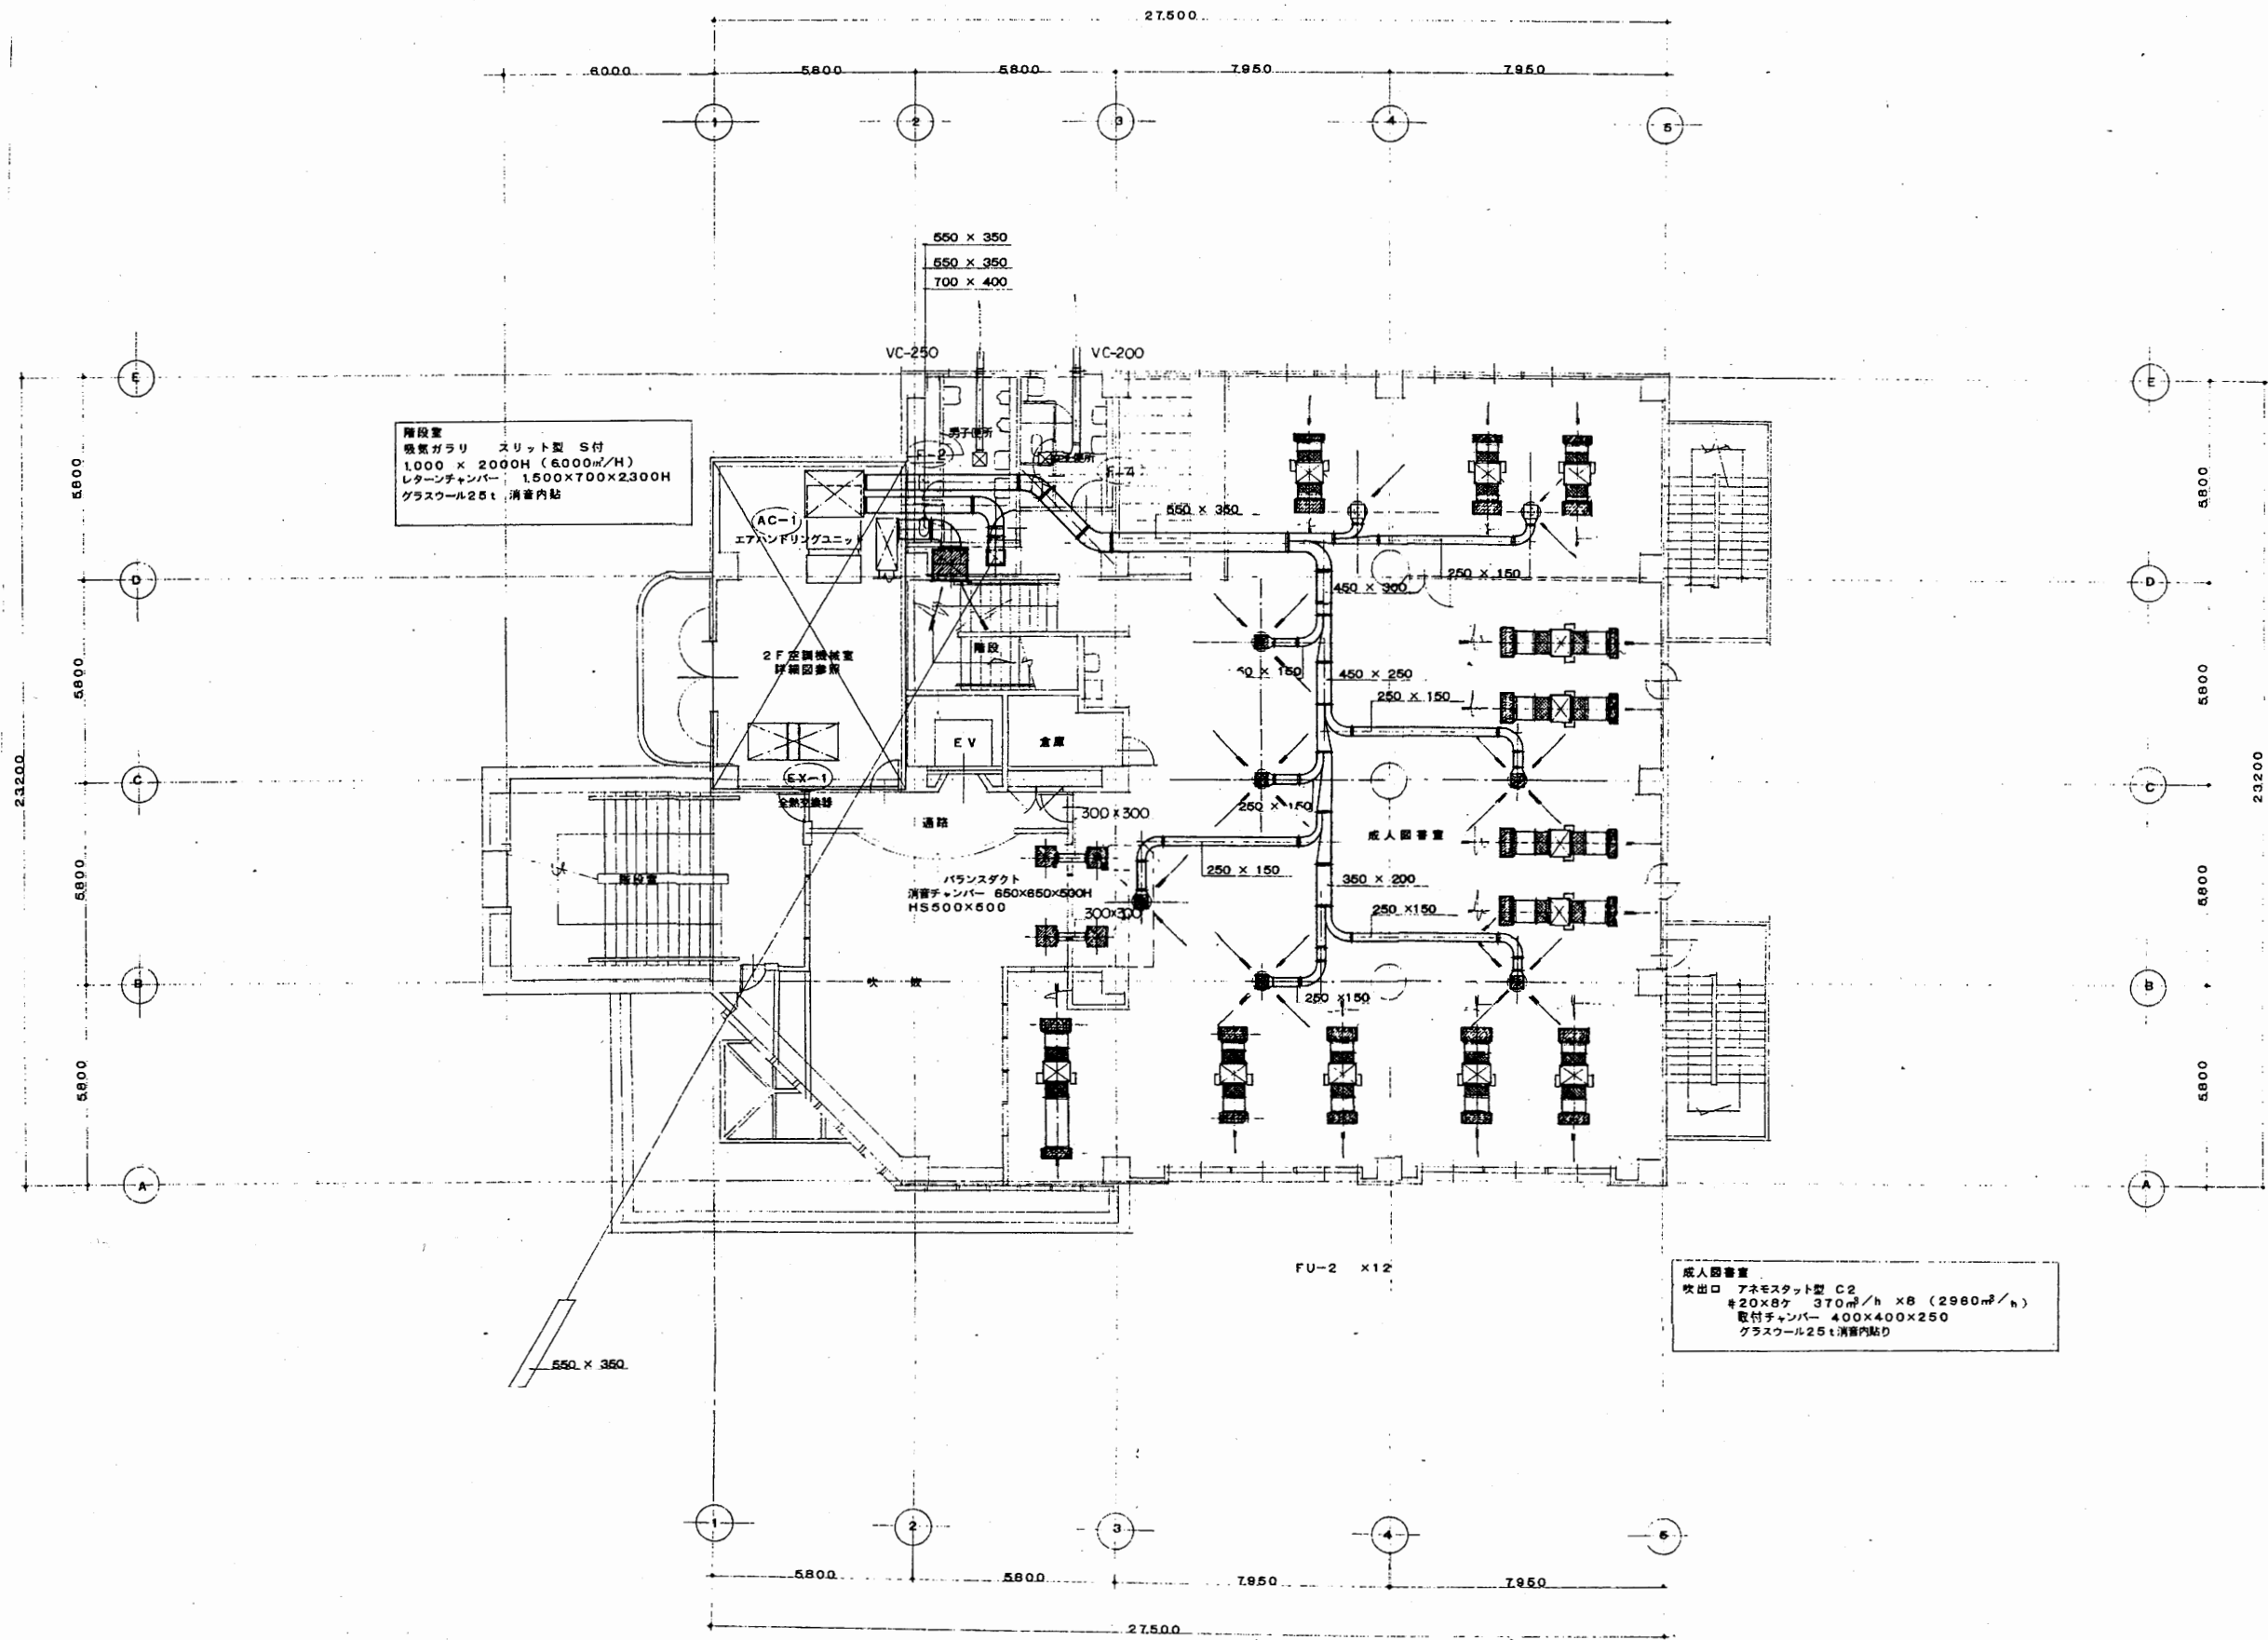


工事名	市立中央図書館ほか7か所 建築基準法第12条点検業務委託		設計者資格 氏名	級建築士登録第 号		課長	主査等	担当者	横須賀市 財務部 FM推進課
図面名称	ダクト2階平面図	図番	縮尺	1:200	作図	平成 年 月 日			

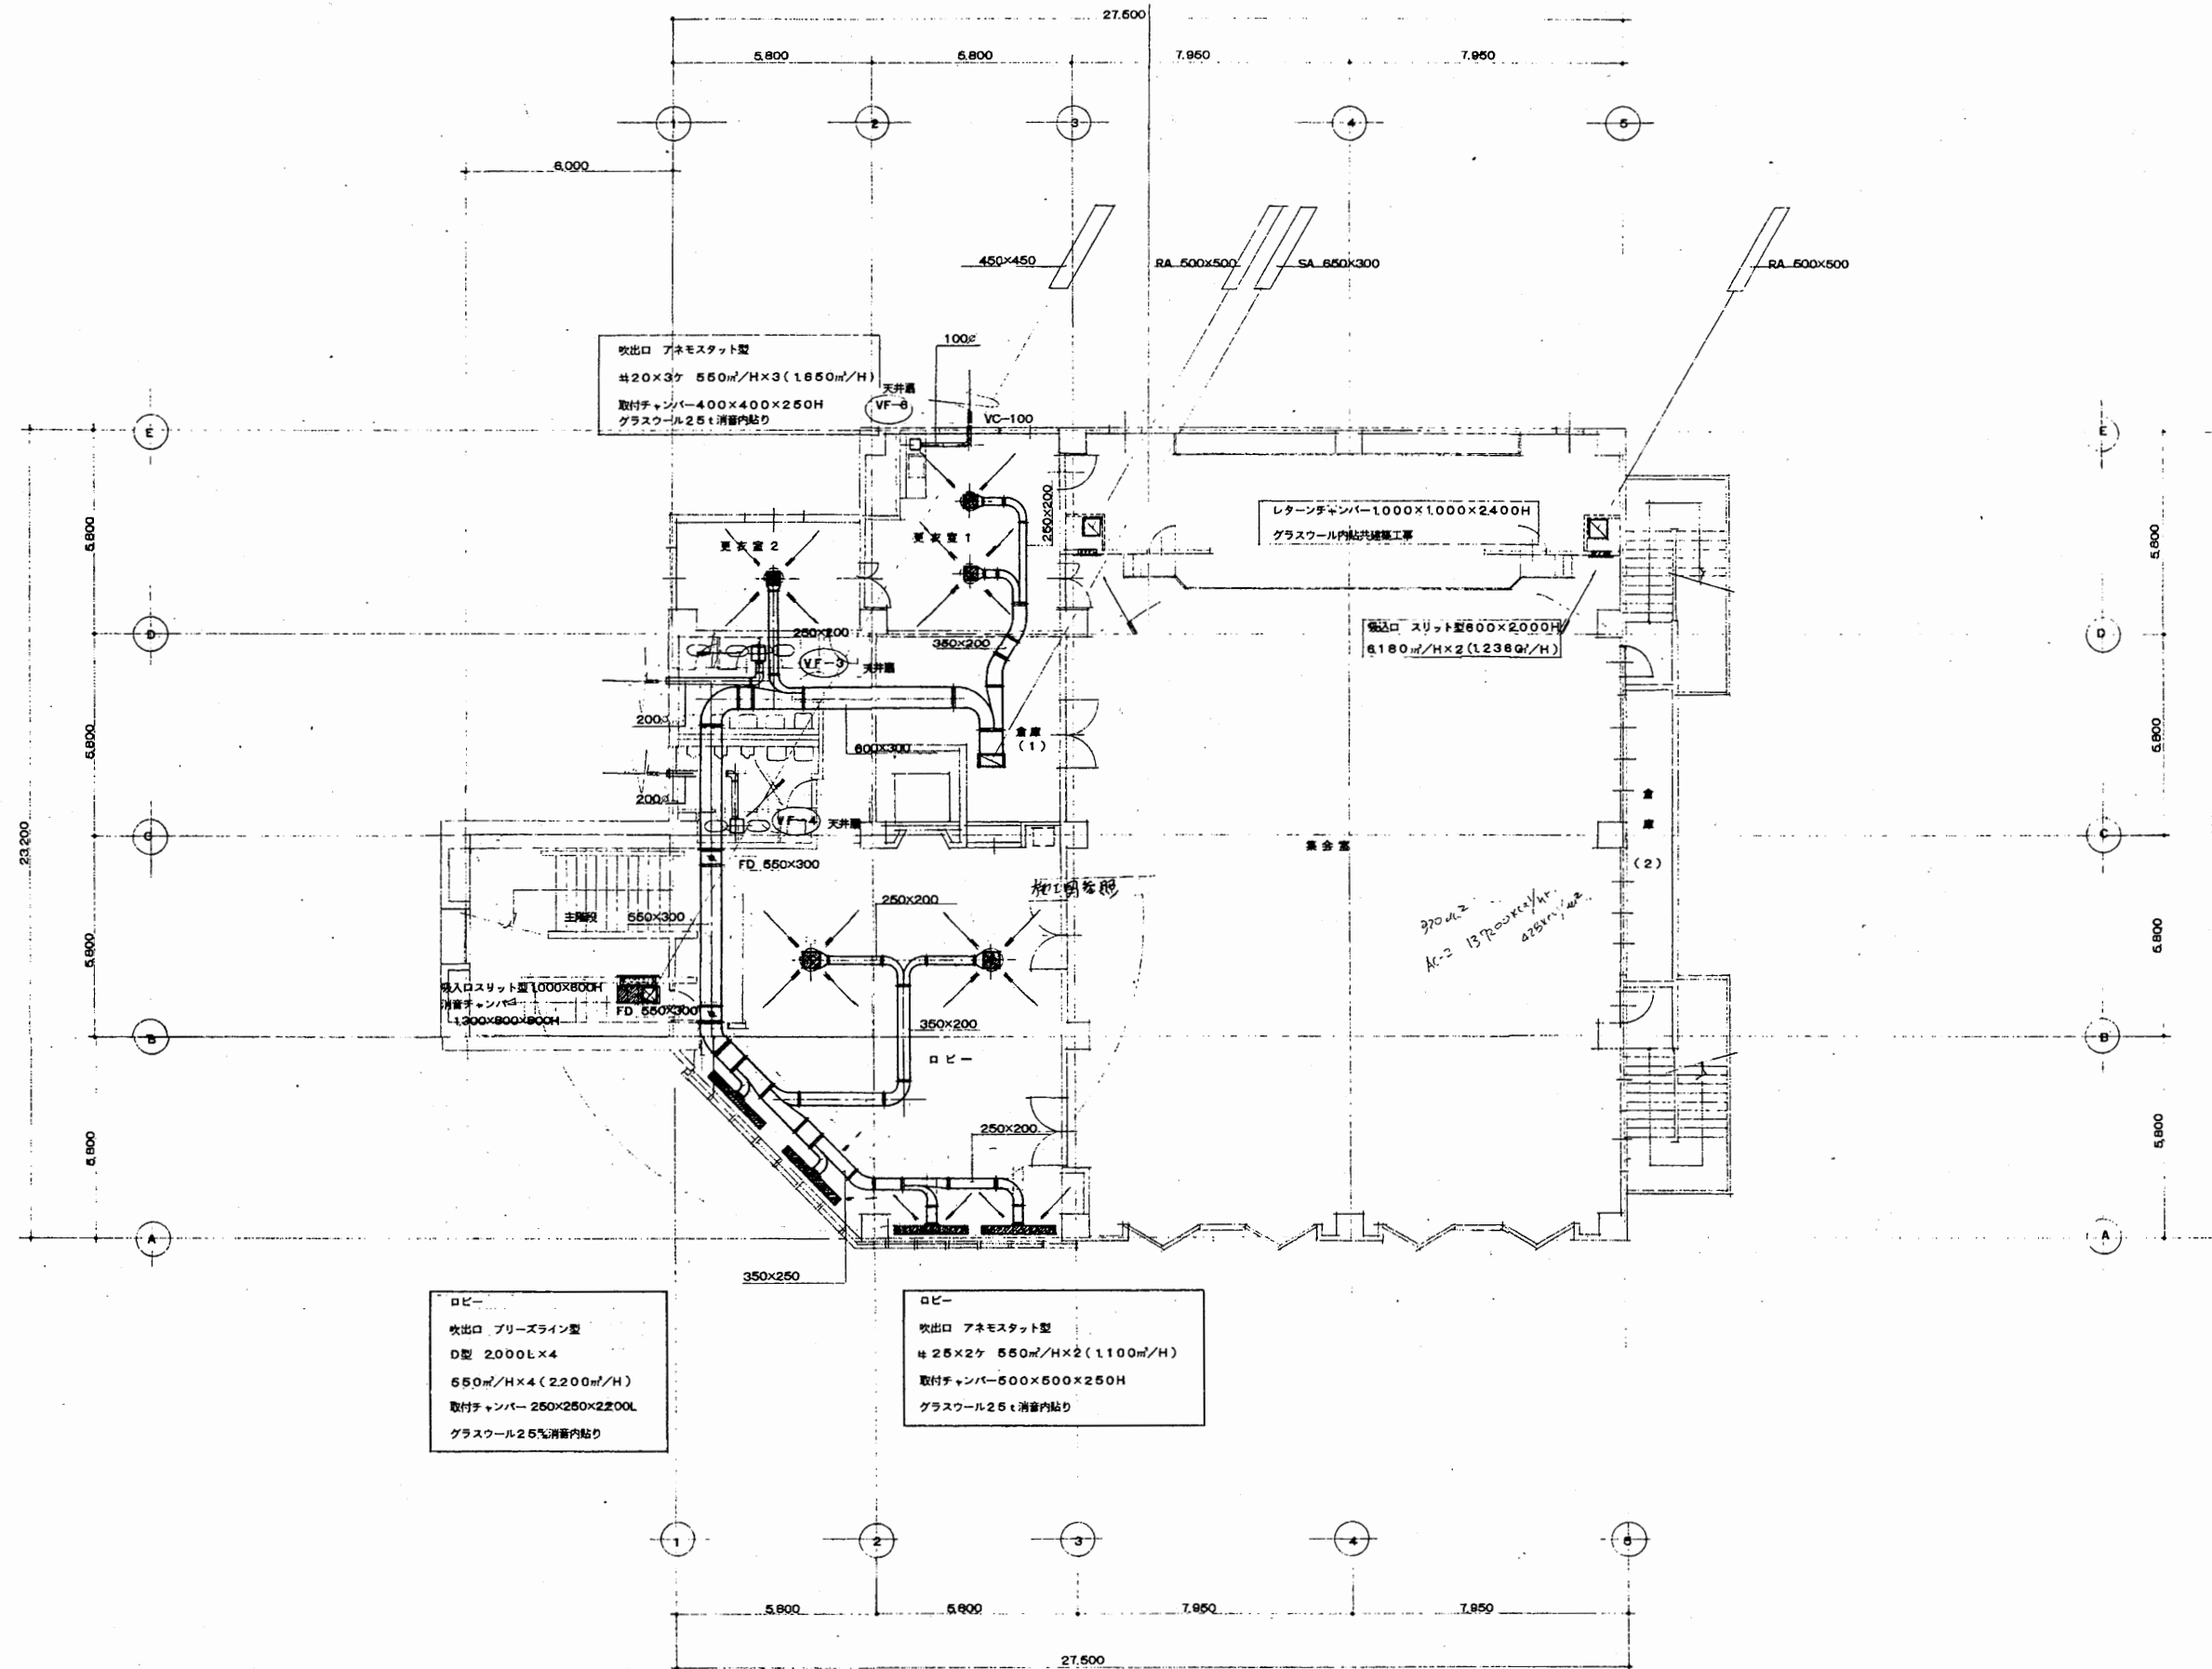

ダクト3階平面図 1/100

北図書館

工事名	市立中央図書館ほか7か所 建築基準法第12条点検業務委託			設計者資格 氏名	級建築士登録第 _____ 号			課長	主査等	担当者	横須賀市 財務部 FM推進課
図面名称	ダクト3階平面図	図番	縮尺	1:200	作図	平成	年	月	日		

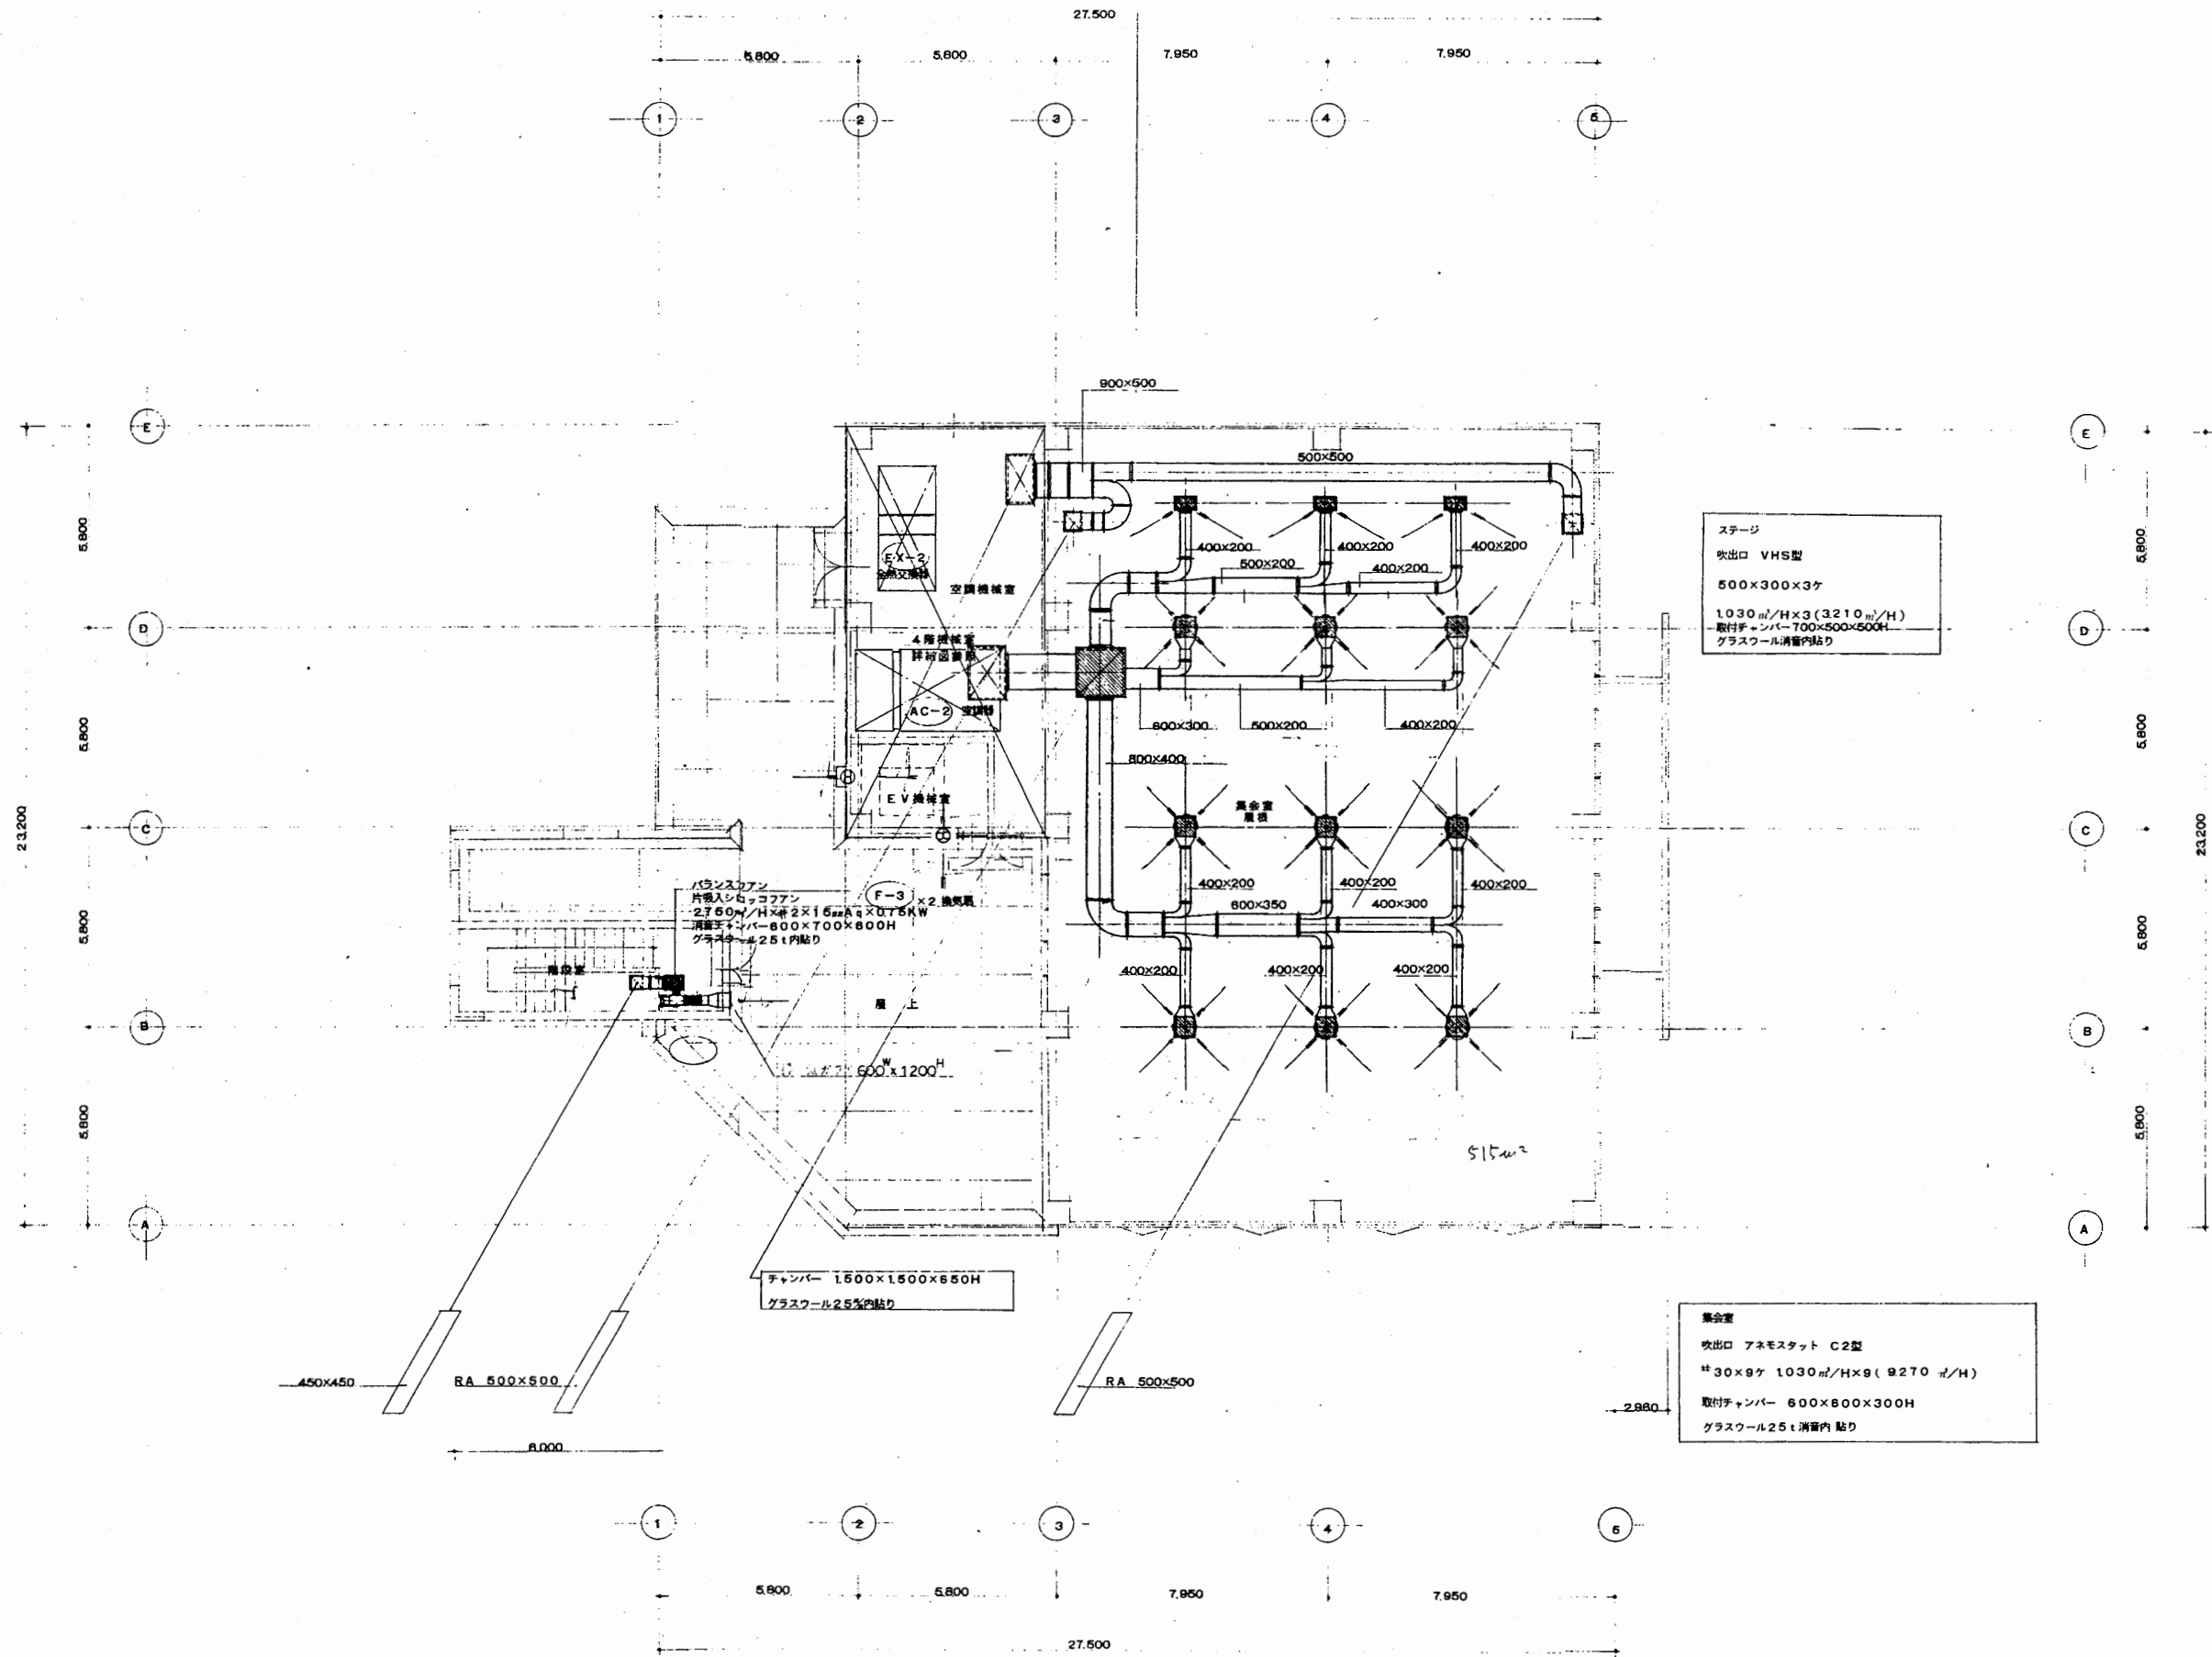


ステージ
吹出口 VHS型
600×300×3ヶ
1030 m³/H×3 (3210 m³/H)
取付チャンパー 700×500×500H
グラスウール消音内貼り

集会議室
吹出口 アネモスタット C2型
※ 30×9ヶ 1030 m³/H×9 (9270 m³/H)
取付チャンパー 600×600×300H
グラスウール25t消音内貼り

ダクト4階平面図 1/100

工事名	市立中央図書館ほか7か所 建築基準法第12条点検業務委託		設計者資格 氏名	級建築士登録第 号		課長	主査等	担当者	横須賀市 財務部 FM推進課
図面名称	ダクト4階平面図	図番	縮尺	1:200	作図	平成 年 月 日			


A3 A4

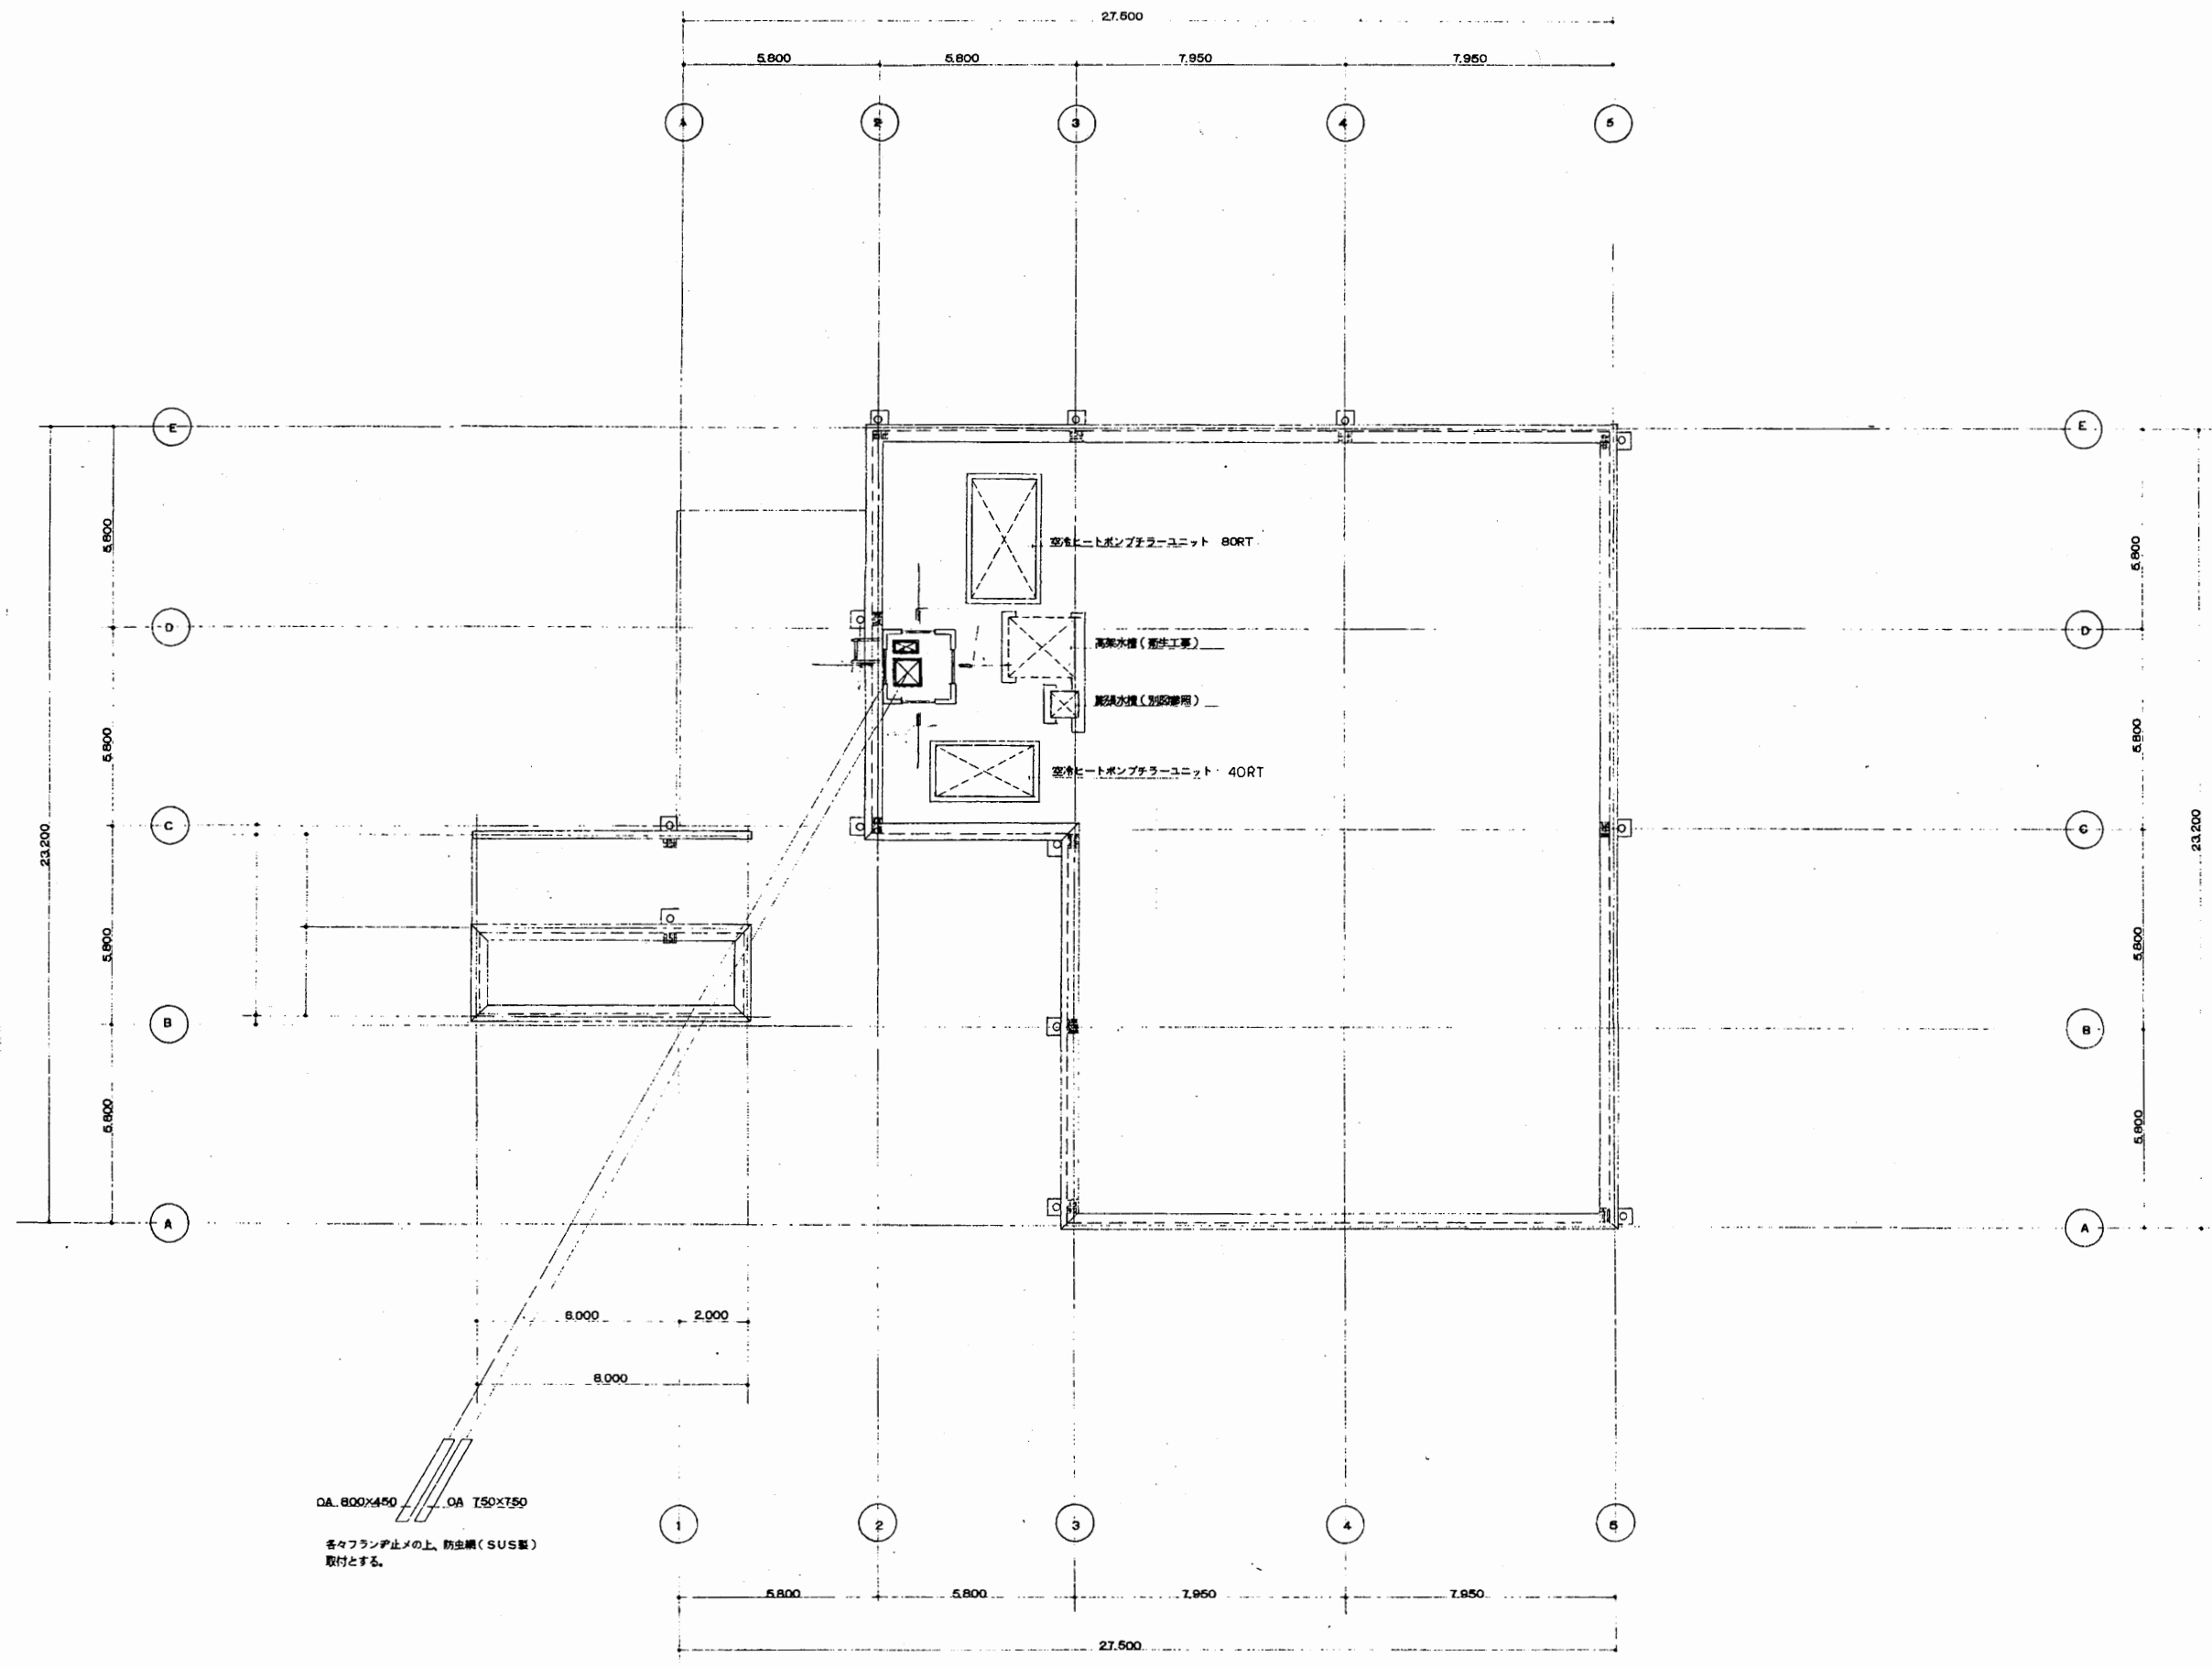

ダクト屋上平面図 1/100


北図書館

工事名	市立中央図書館ほか7か所 建築基準法第12条点検業務委託			設計者資格 氏名	級建築士登録第 号			課長	主査等	担当者	横須賀市 財務部 FM推進課
図面名称	ダクト屋上平面図	図番	縮尺	1:200	作図	平成 年 月 日					

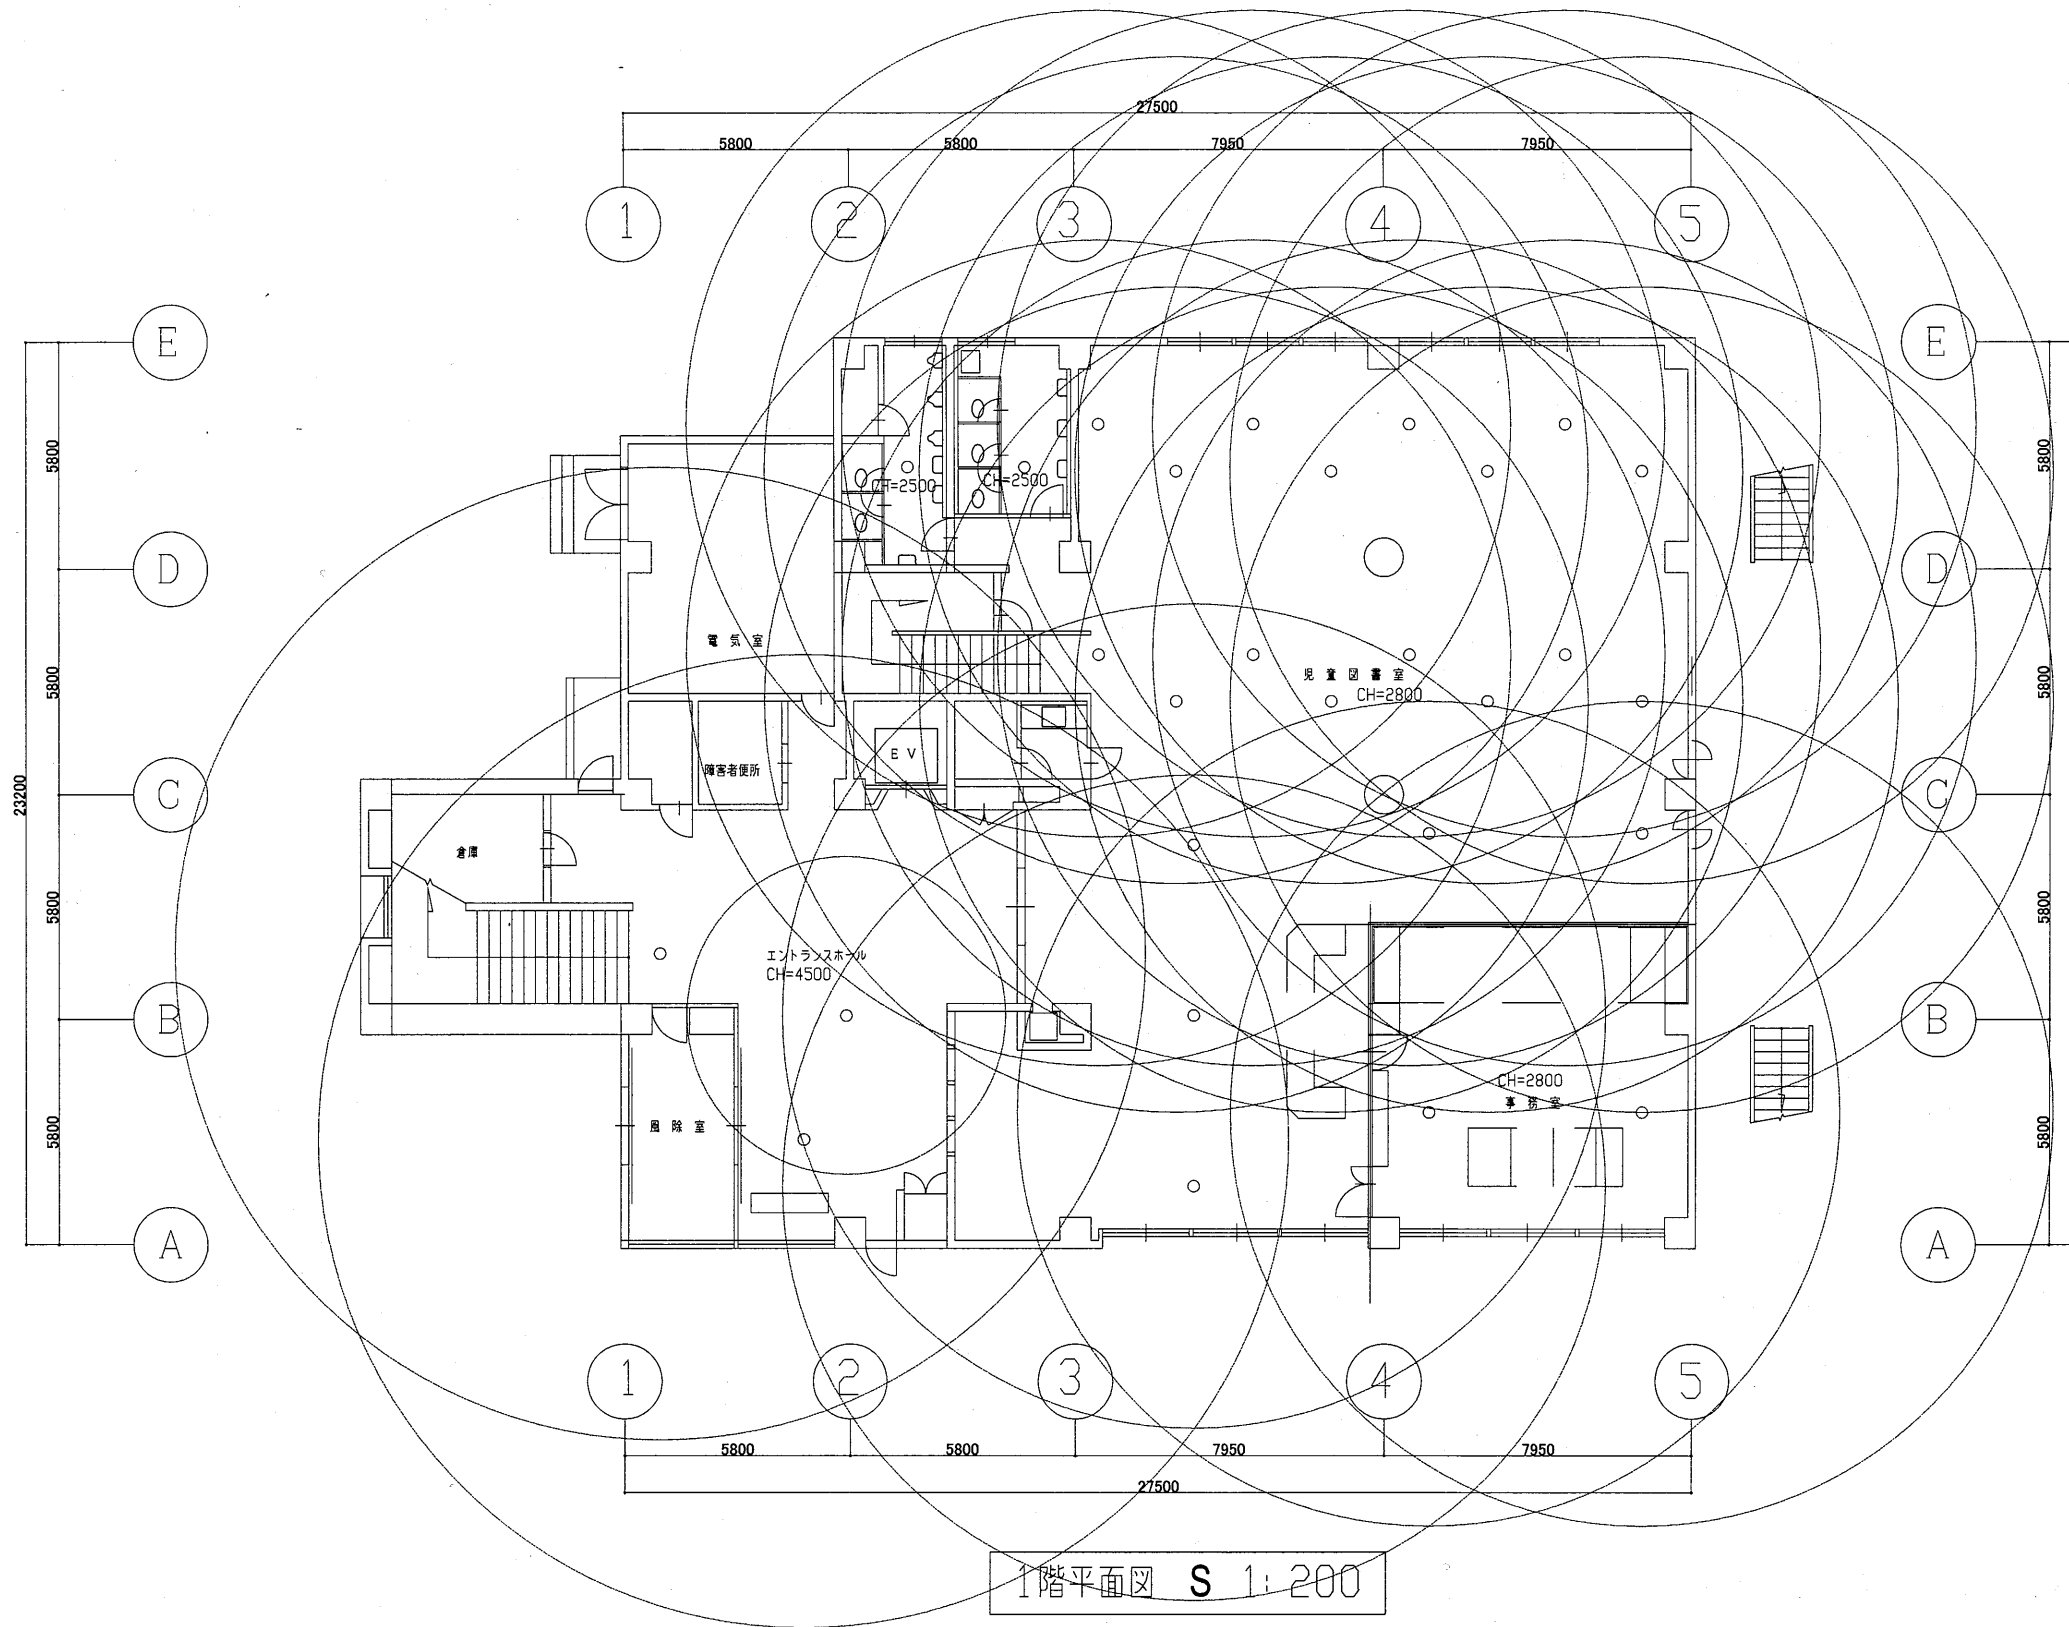


北図書館

工事名	市立中央図書館ほか7か所 建築基準法第12条点検業務委託			設計者資格 氏名	級建築士登録第 _____ 号			課長	主査等	担当者	横須賀市 財務部 FM推進課
図面名称	1階非常照明	図番		縮尺	1:200	作図	平成	年	月	日	

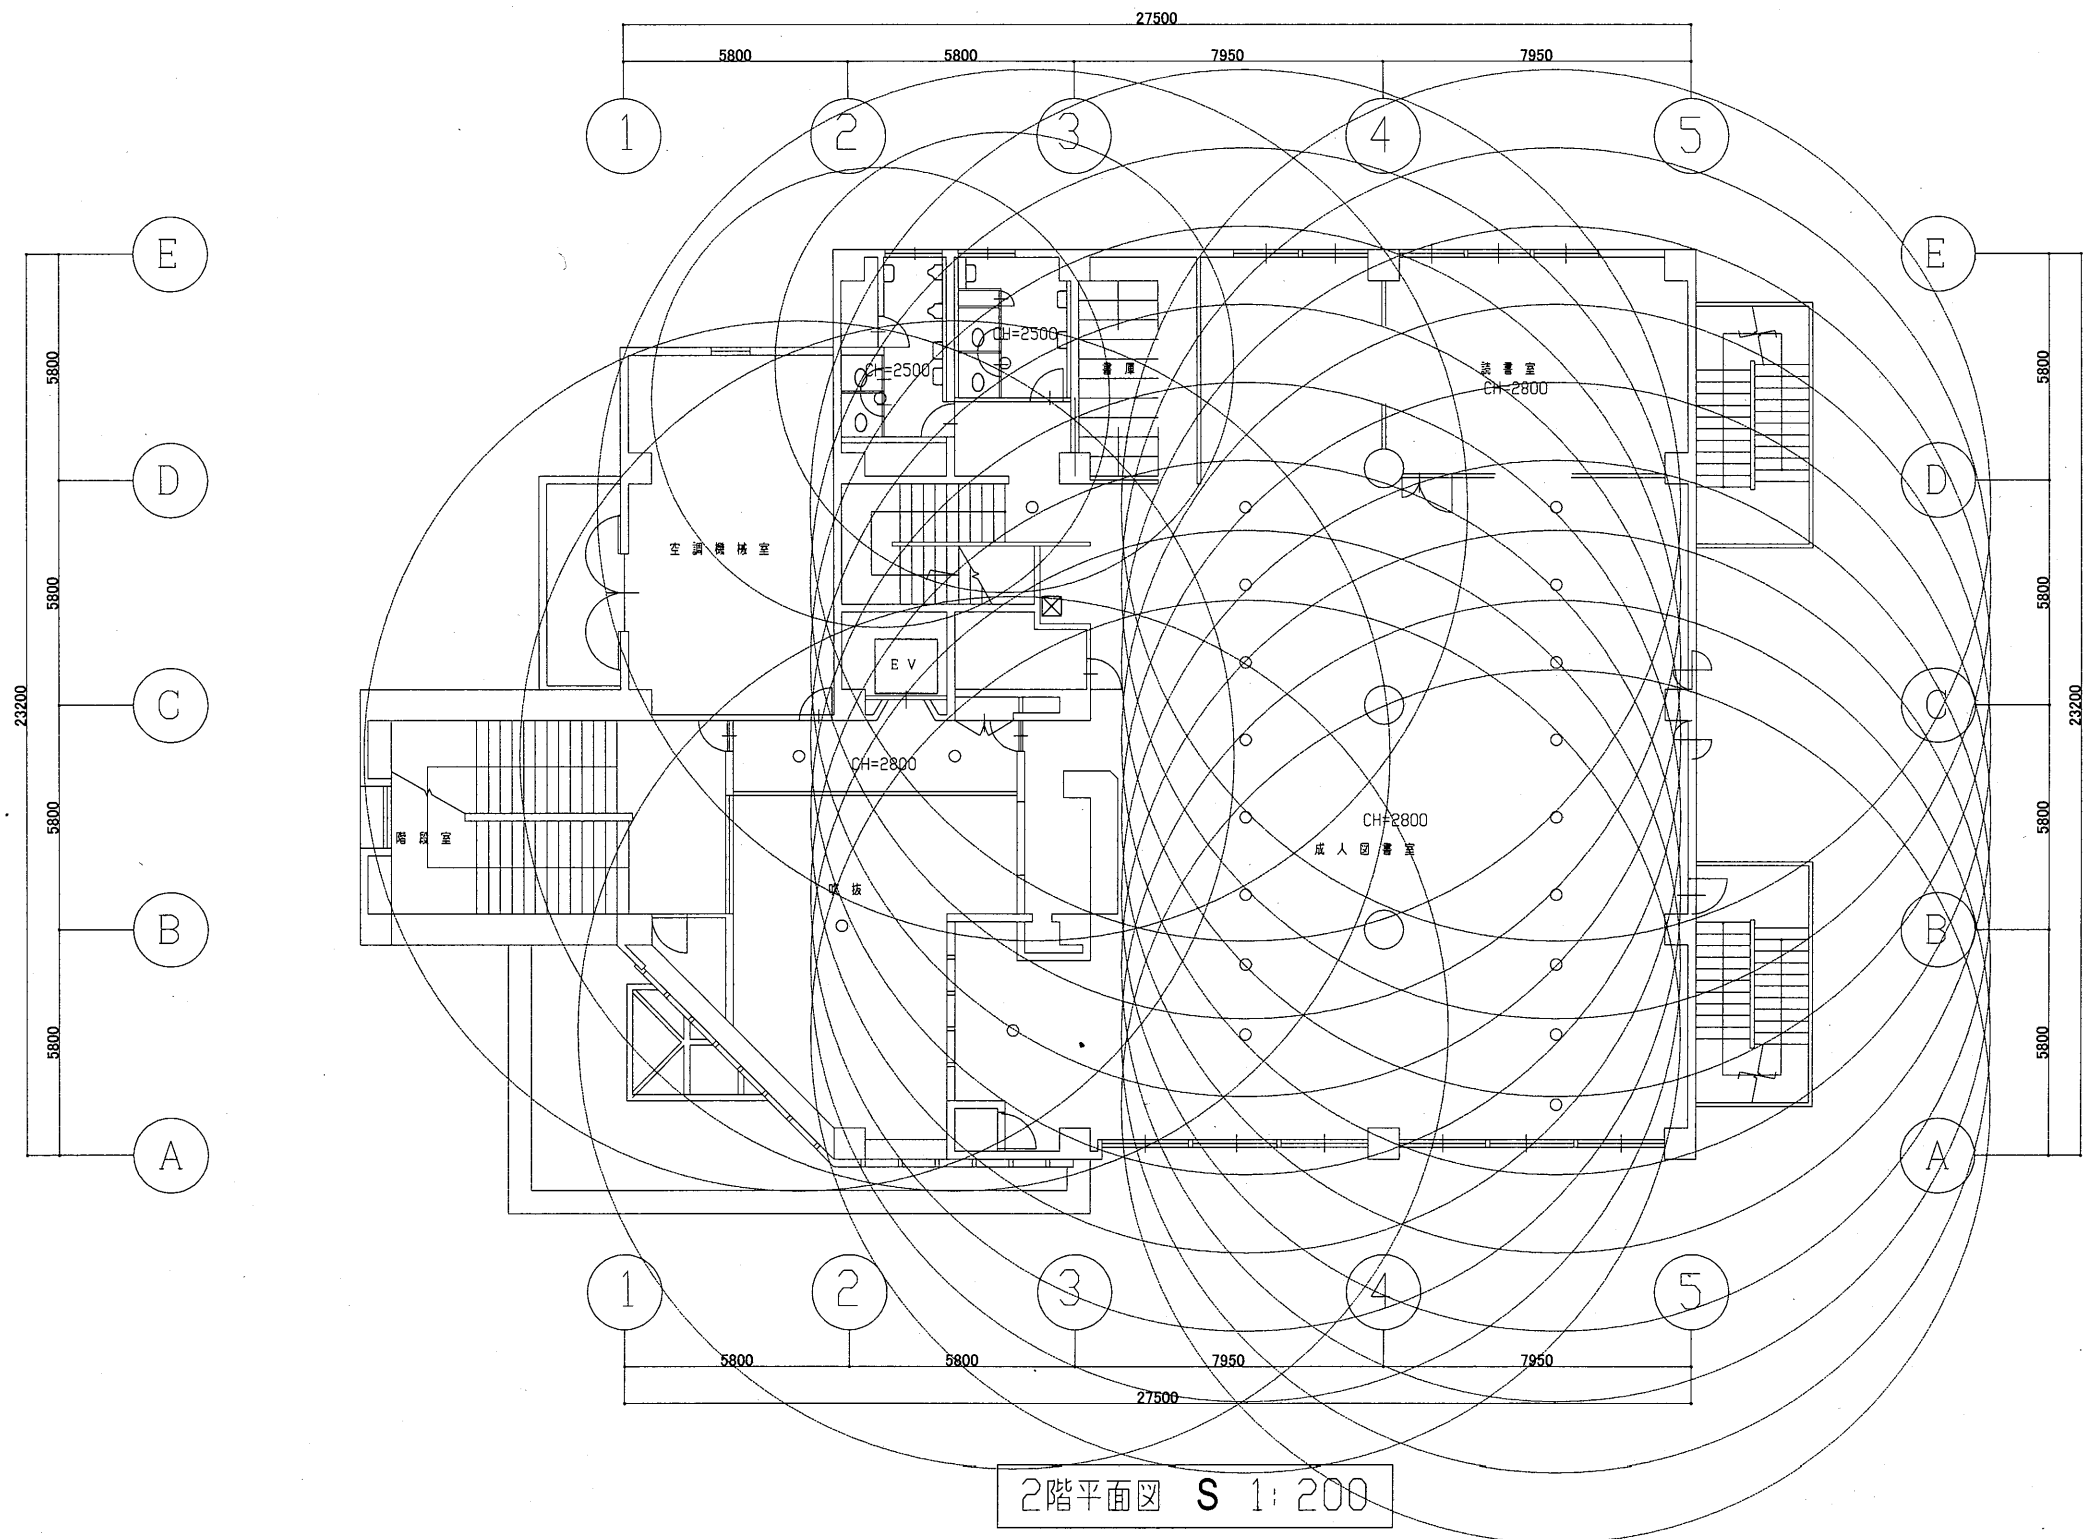

北図書館


工事名	市立中央図書館ほか7か所 建築基準法第12条点検業務委託		設計者資格 氏名	級建築士登録第 号		課長	主査等	担当者	横須賀市 財務部 FM推進課
図面名称	2階非常照明	図番	縮尺	1:200	作図	平成 年 月 日			

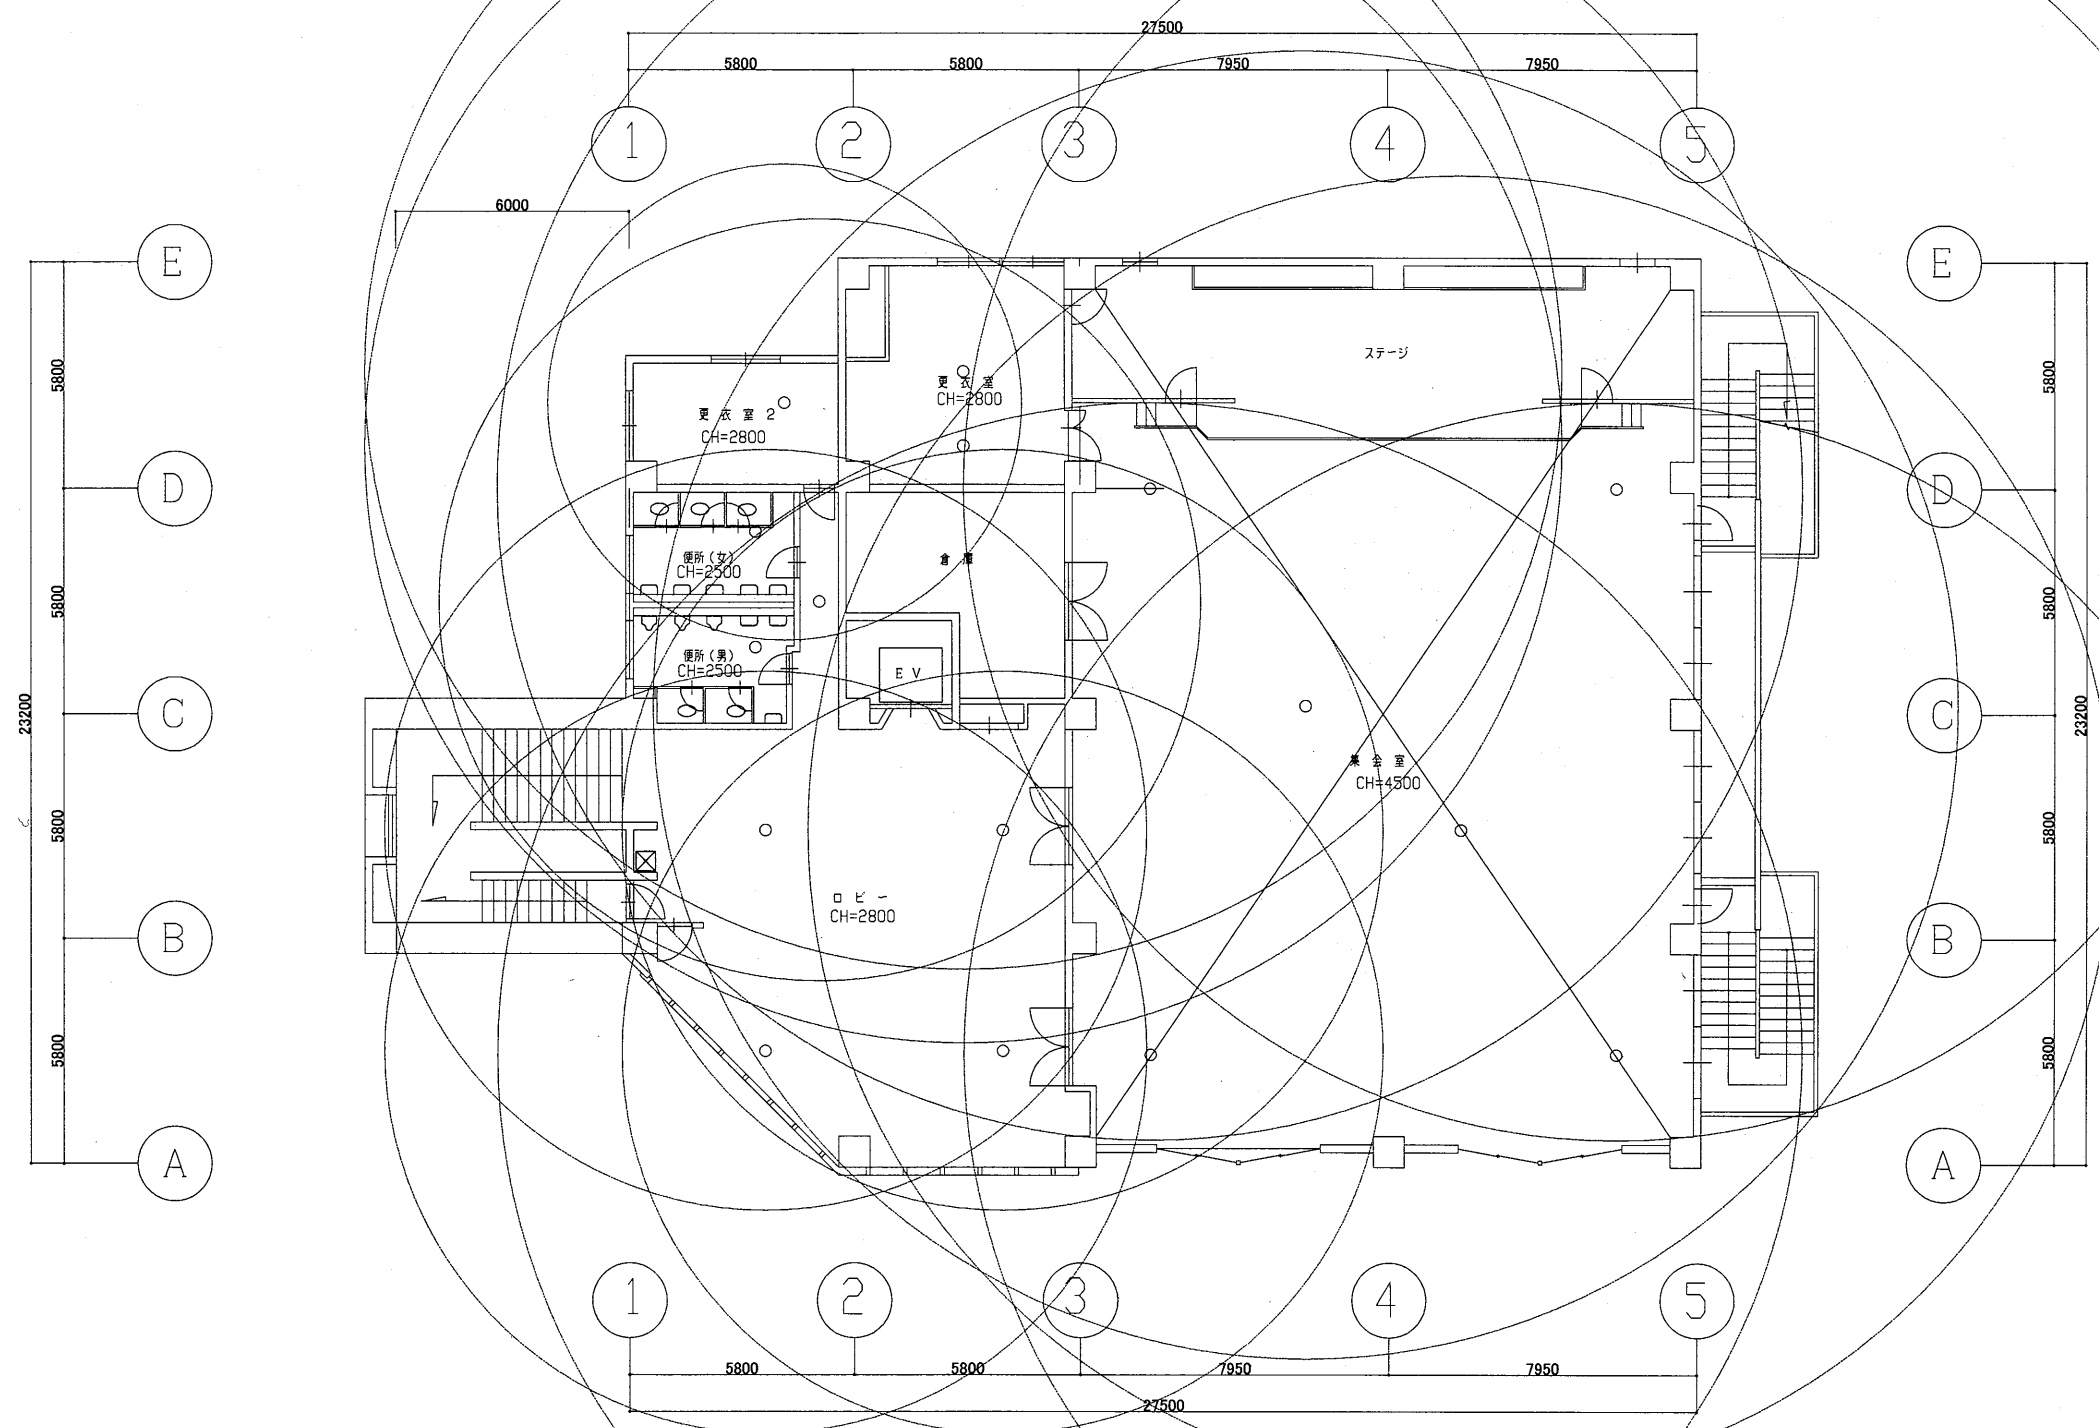

3階平面図 S 1:200


北図書館

工事名	市立中央図書館ほか7か所 建築基準法第12条点検業務委託		設計者資格 氏名	級建築士登録第 号		課長	主査等	担当者	横須賀市 財務部 FM推進課
図面名称	3階非常照明	図番	縮尺	1:200	作図	平成 年 月 日			

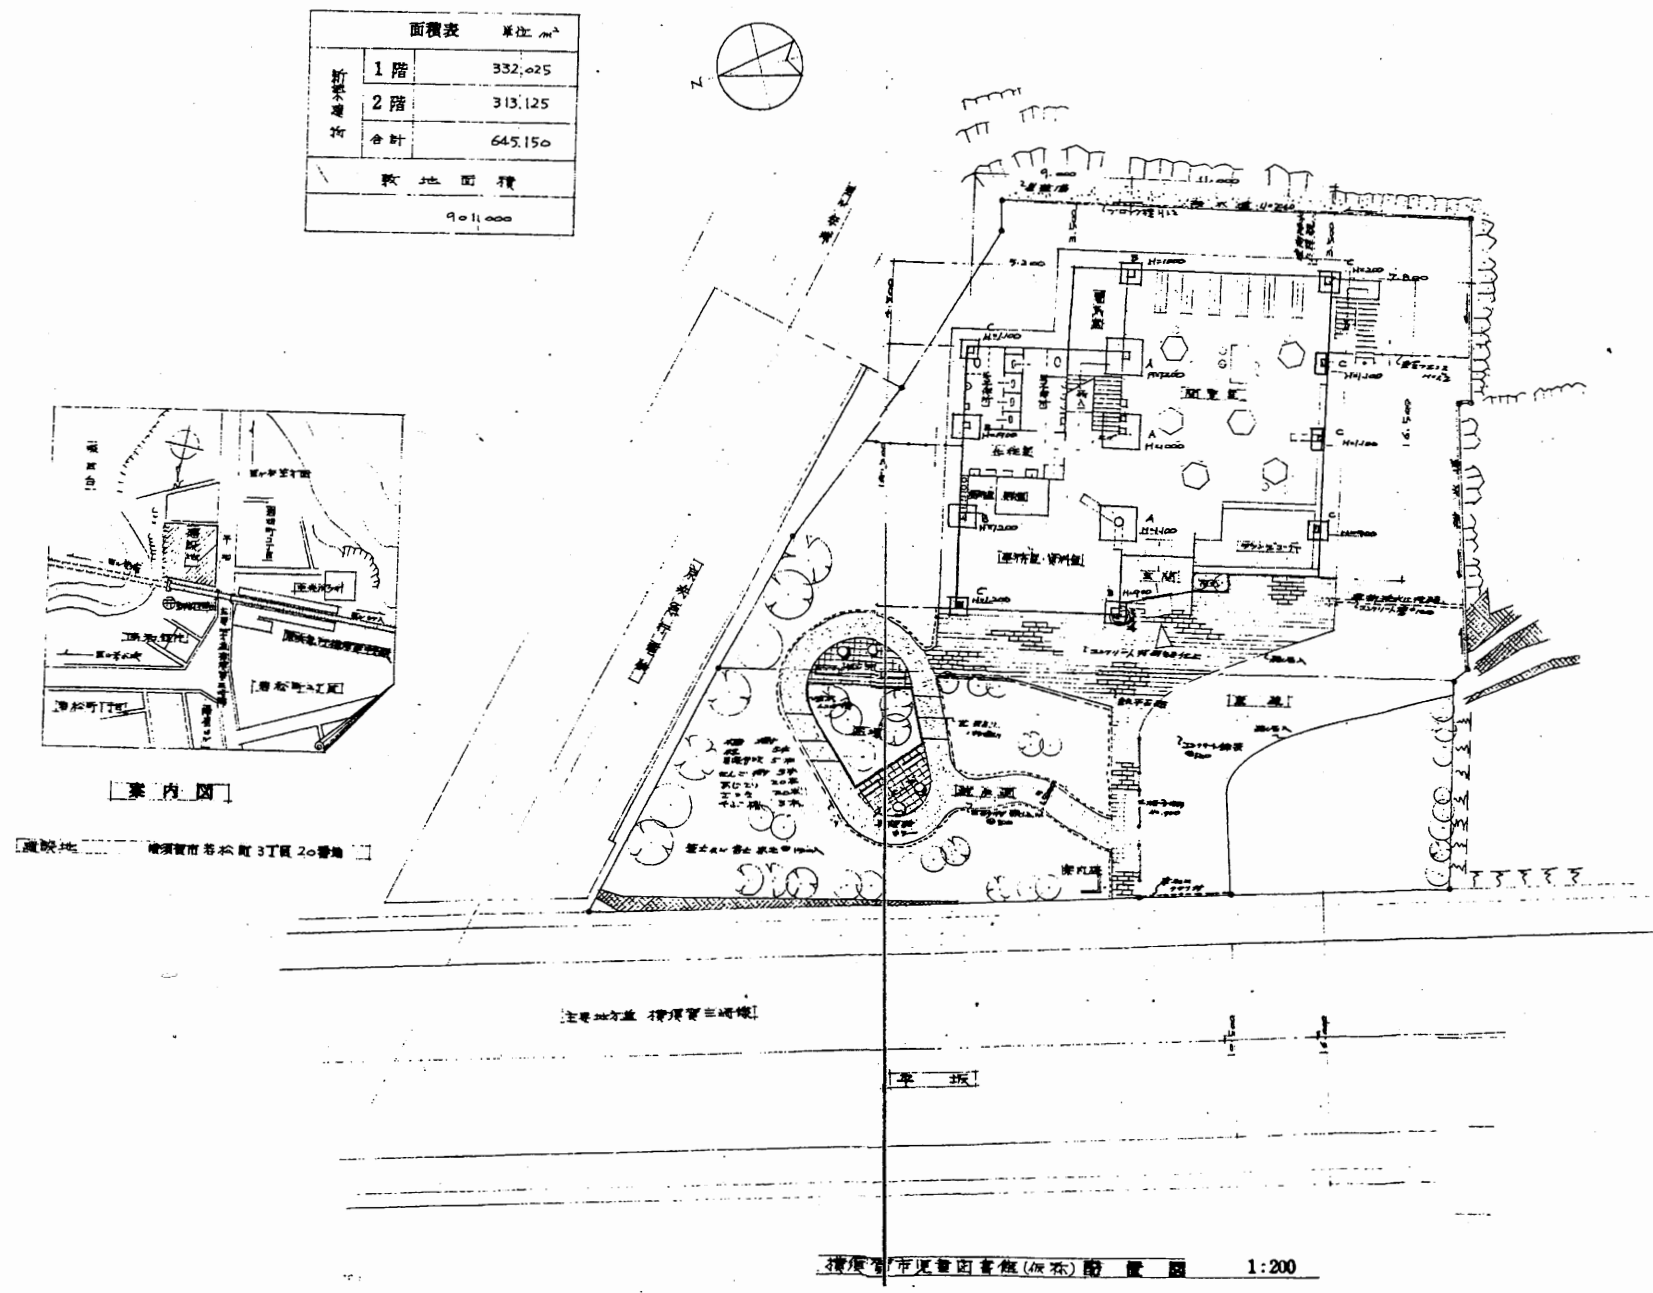



児童図書館

工事名	市立中央図書館ほか7か所 建築基準法第12条点検業務委託			設計者資格 氏名	級建築士登録第 号		課長	主査等	担当者	横須賀市 財務部 FM推進課
図面名称	案内図・配置図	図番	縮尺	作図	平成	年 月 日				

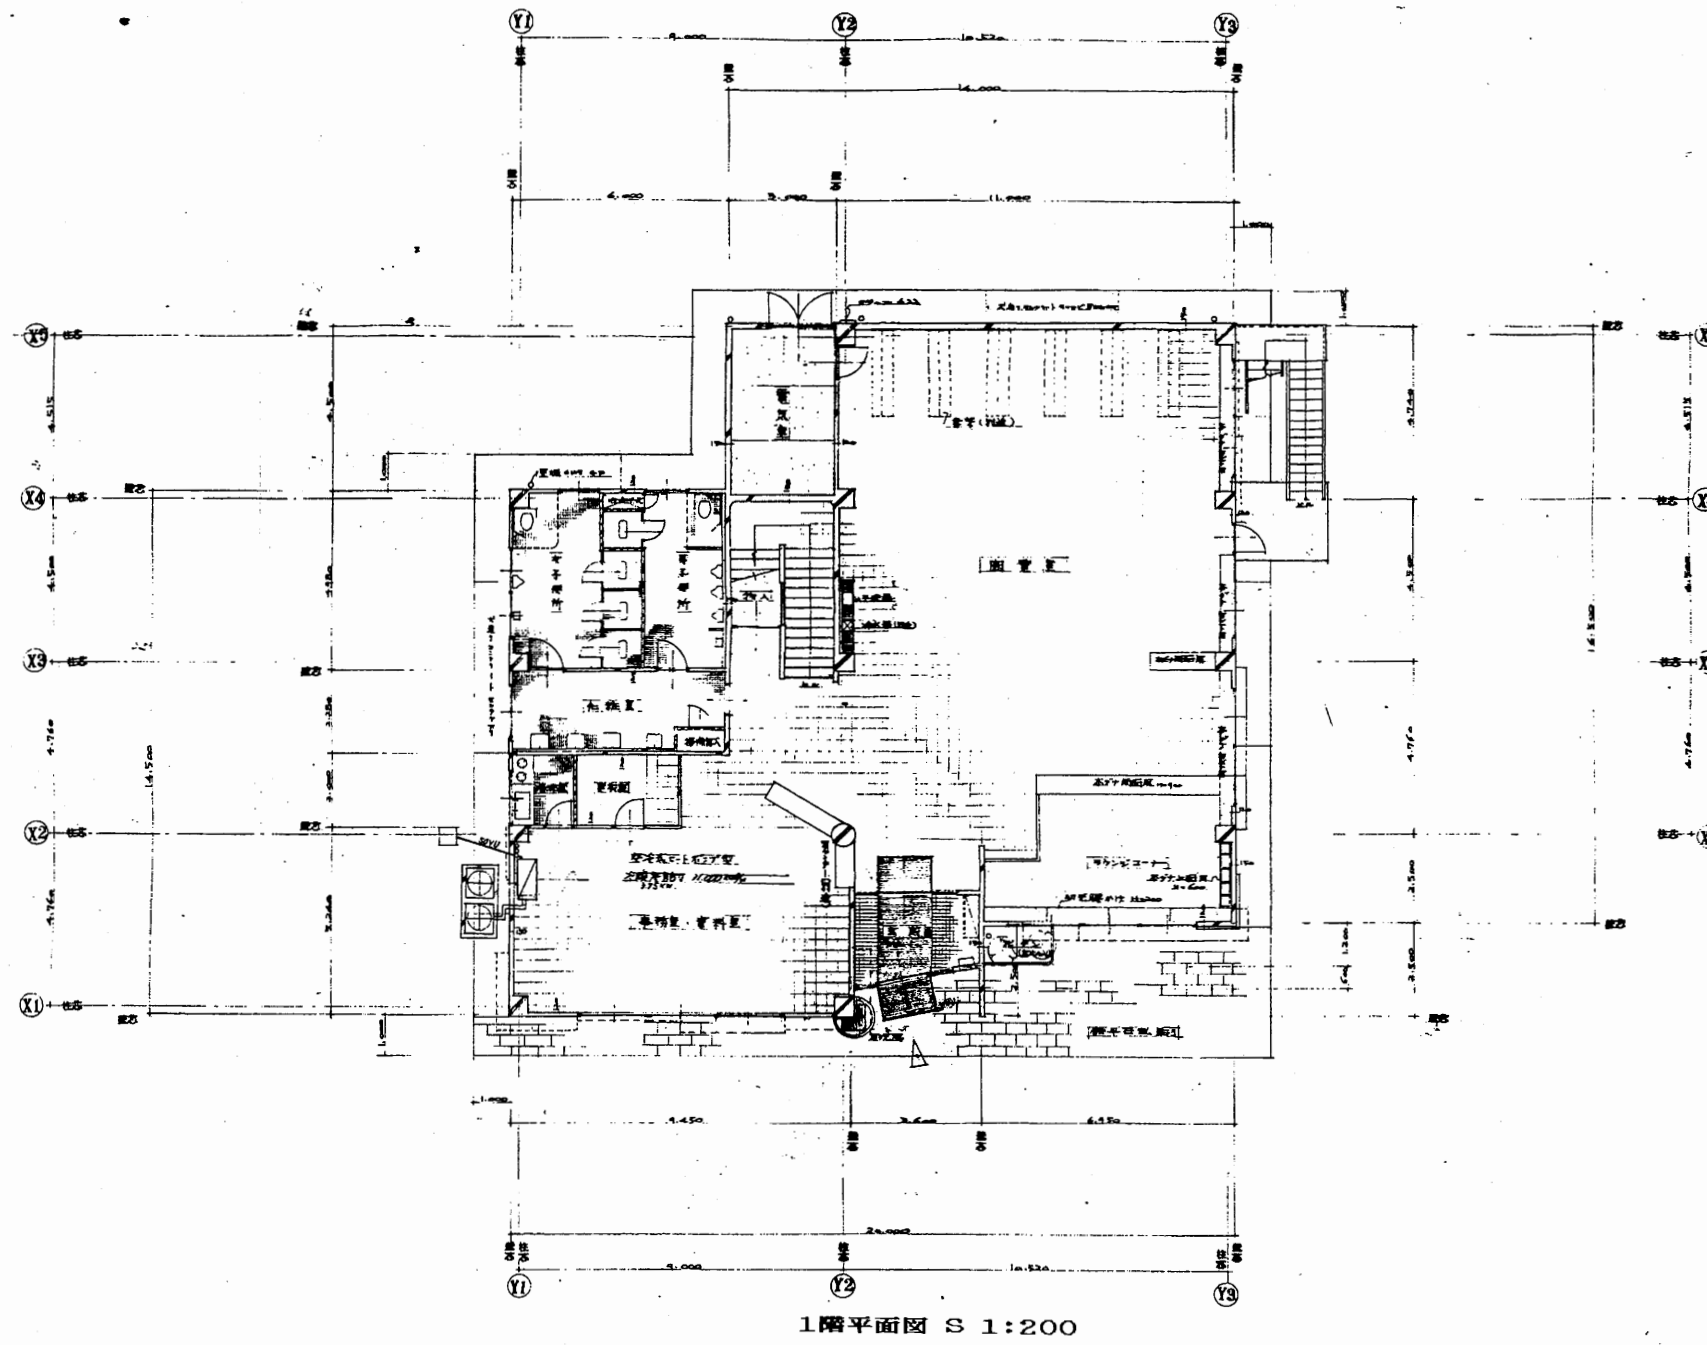

児童図書館

工事名	市立中央図書館ほか7か所 建築基準法第12条点検業務委託			設計者資格 氏名	級建築士登録第 号			課長	主査等	担当者	横須賀市 財務部 FM推進課
図面名称	1階平面図	図番	縮尺	S 1:200	作図	平成	年	月	日		

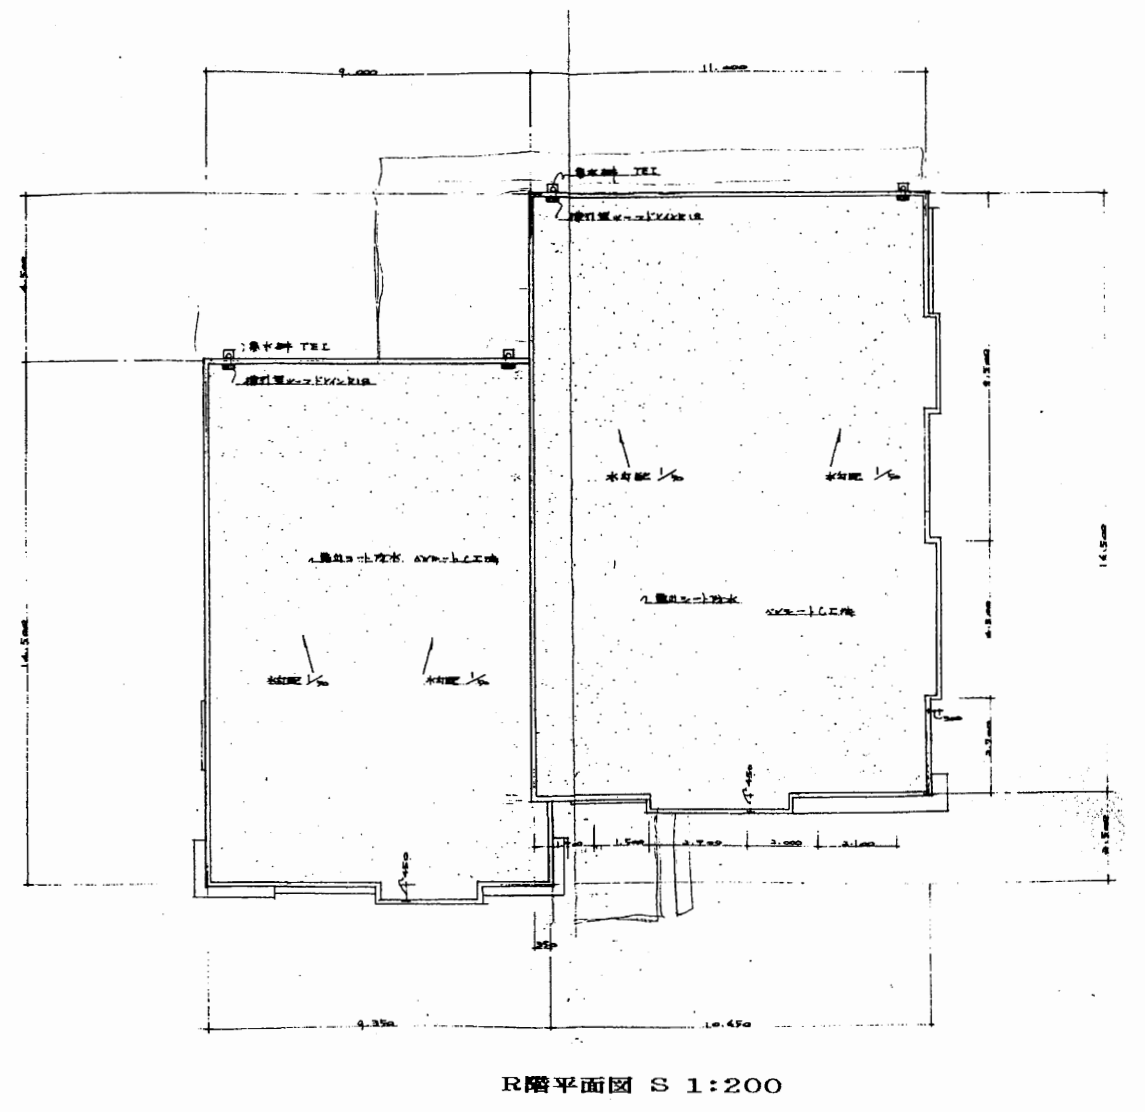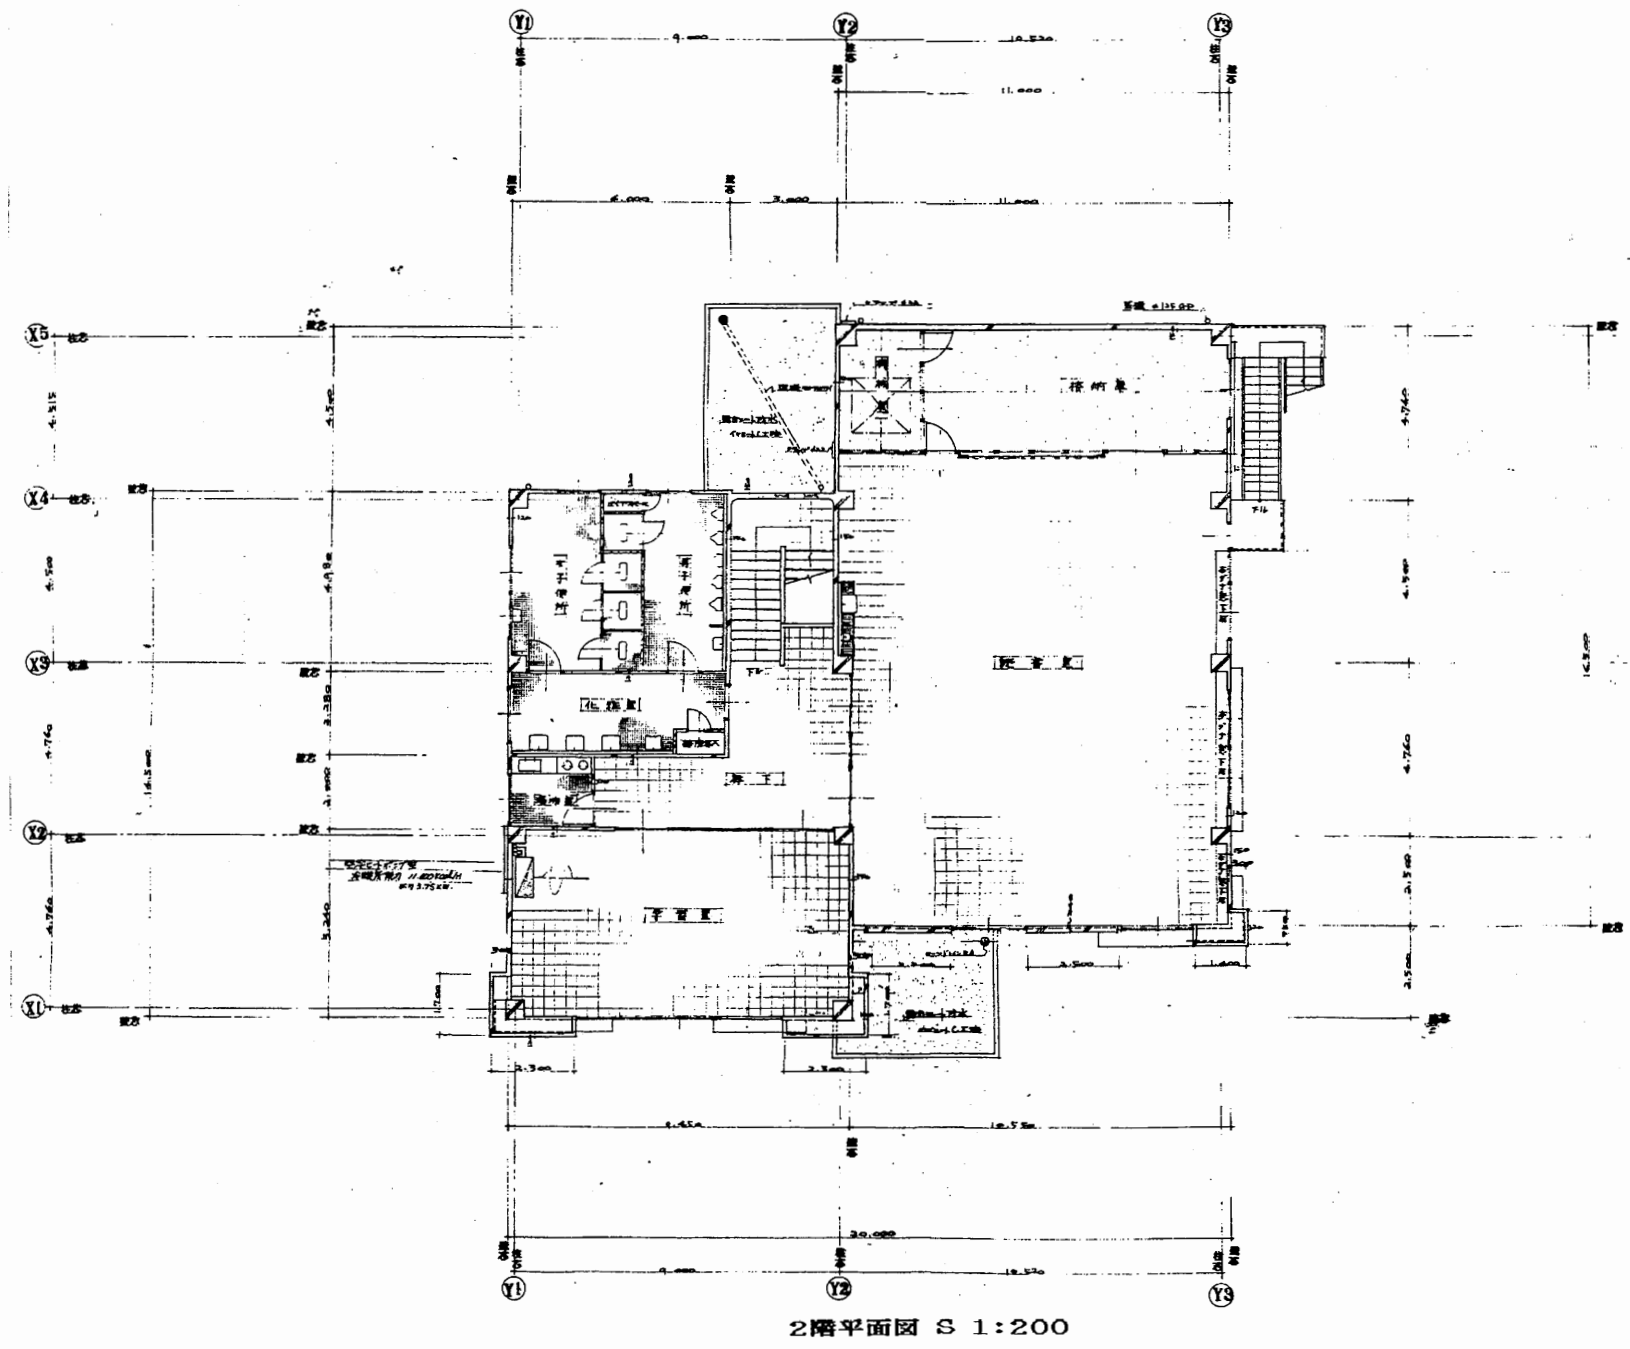


児童図書館


工事名	市立中央図書館ほか7か所 建築基準法第12条点検業務委託			設計者資格 氏名	級建築士登録第 号		課長	主査等	担当者	横須賀市 財務部 FM推進課
図面名称	1階・R階平面図	図番		縮尺	S 1:200	作図	平成 年 月 日			




西側立面図 S 1:200

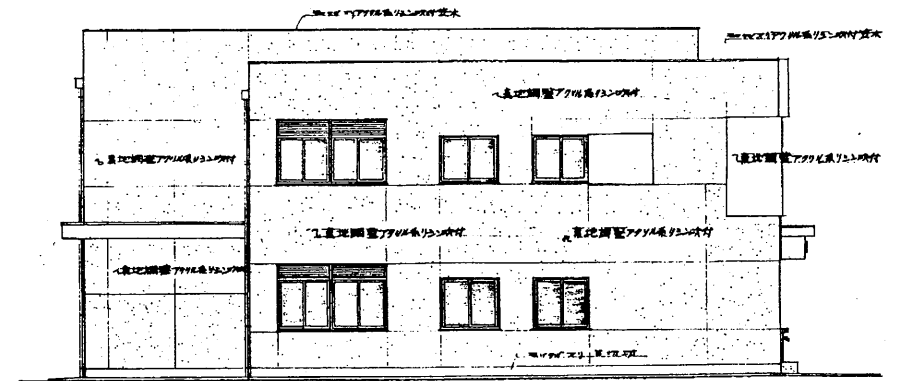

北側立面図 S 1:200

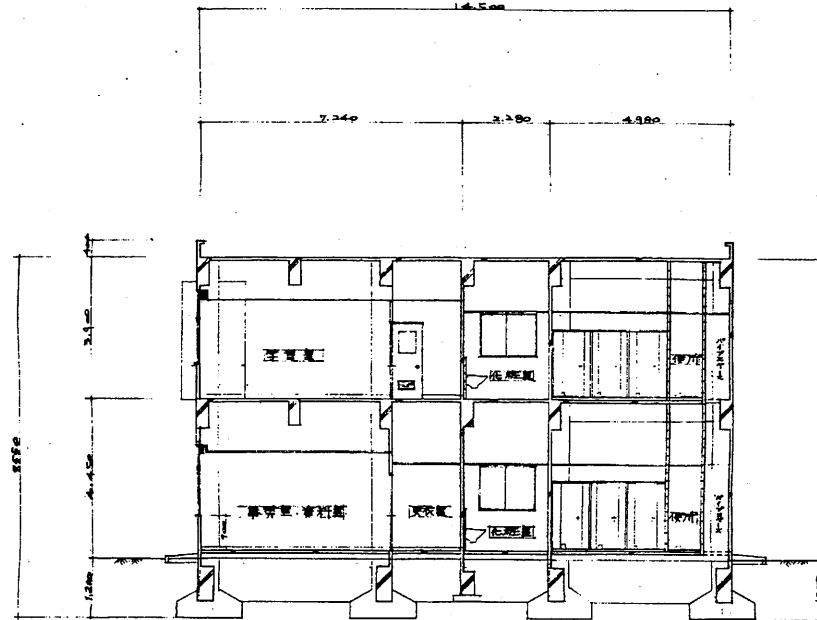


Y1-Y2通り断面図 S 1:200

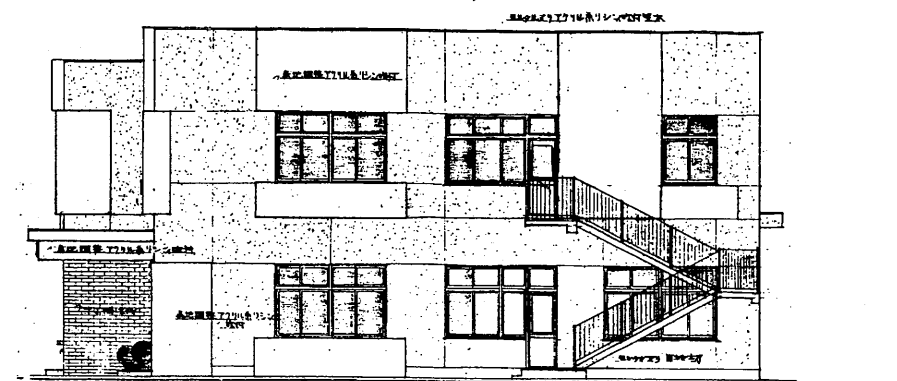


東側立面図 S 1:200

児童図書館


工事名	市立中央図書館ほか7か所 建築基準法第12条点検業務委託			設計者資格 氏名	級建築士登録第 号			課長	主査等	担当者	横須賀市 財務部 FM推進課
図面名称	立面図・断面図	図番	縮尺	S 1:200	作図	平成 年 月 日					

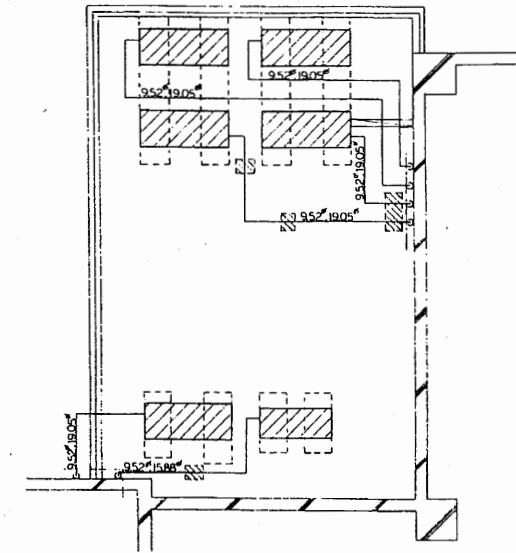

R階部分平面図 S1:80

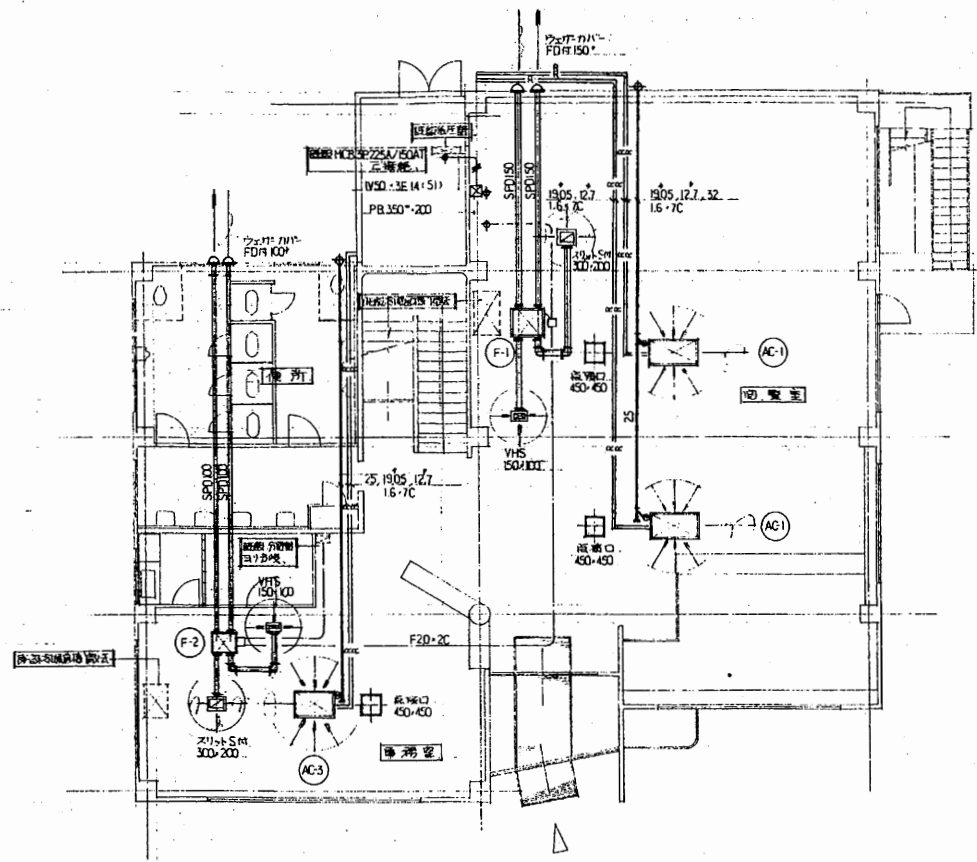

1階平面図 S1:200

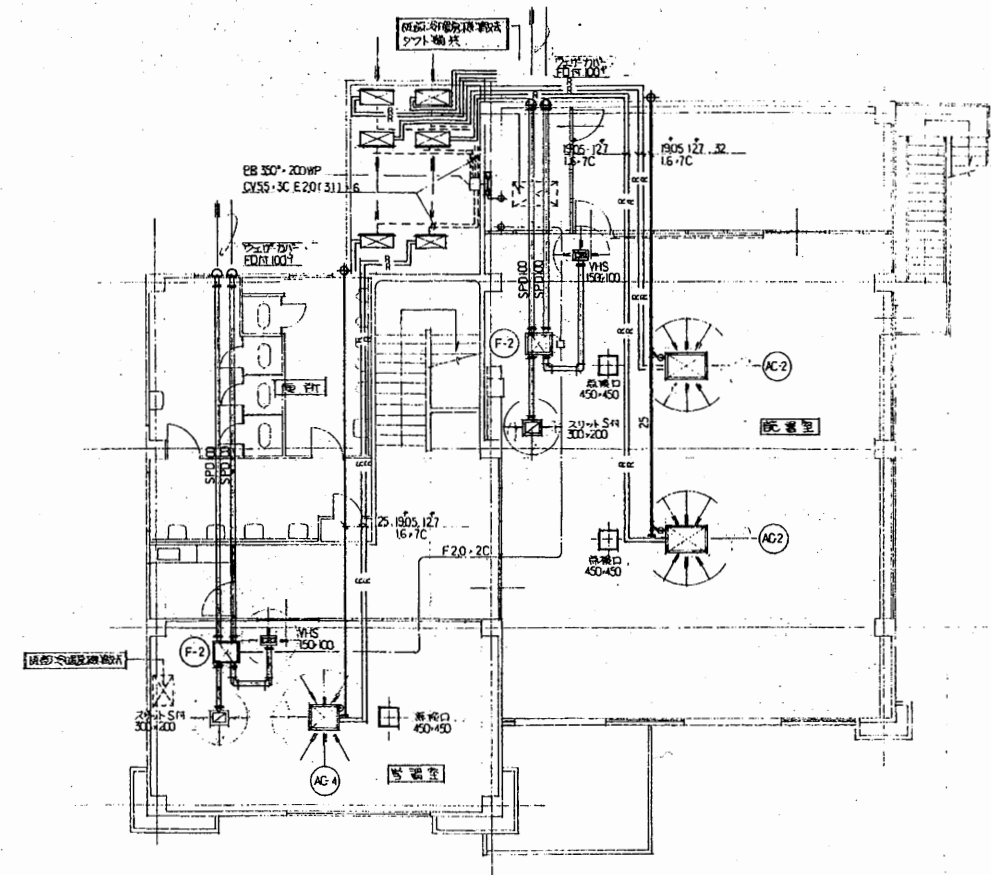


2階平面図 S1:200

児童図書館

工事名	市立中央図書館ほか7か所 建築基準法第12条点検業務委託			設計者資格 氏名	級建築士登録第 _____ 号			課長	主査等	担当者	横須賀市 財務部 FM推進課
図面名称	機械設備図	図番	縮尺	作図	平成	年	月	日			

器具番号	器具形式	仕様	使用箇所
A	直付蛍光灯	FL40W×2 20CH 直照型	事務室 資料室 図書室 読書室 待合室
B	全工	FL40W×1 20CH 直照型	事務室 化粧室 図書室
C	全工	FL20W×2 100H 直照型	男更衣室 女更衣室 廊下
D	埋込蛍光灯	FL30W×1 100L 乳白カバー付	廊下
E	全工	FL20W×4 100L 乳白カバー付	玄関
F	フック外装蛍光灯	FL40W×1 100H フック型カバー付 非常用電源対応型	階段 廊下
G	全工	FL20W×1 100L 乳白フックカバー付	建物外壁
H	全工	FL20W×1 100L 乳白フックカバー付 ステンレス色	建物外壁
I	直付白熱灯	60W E-27口付	物入れ
J	埋込白熱灯	60W 150φ E-27口付	ホール
K	全工	10W 非常用電源対応型	ホール
L	水銀灯	HF30W 全周照射型 灯罩型乳白カバー付 電圧100V電圧対応型 500φ	外灯

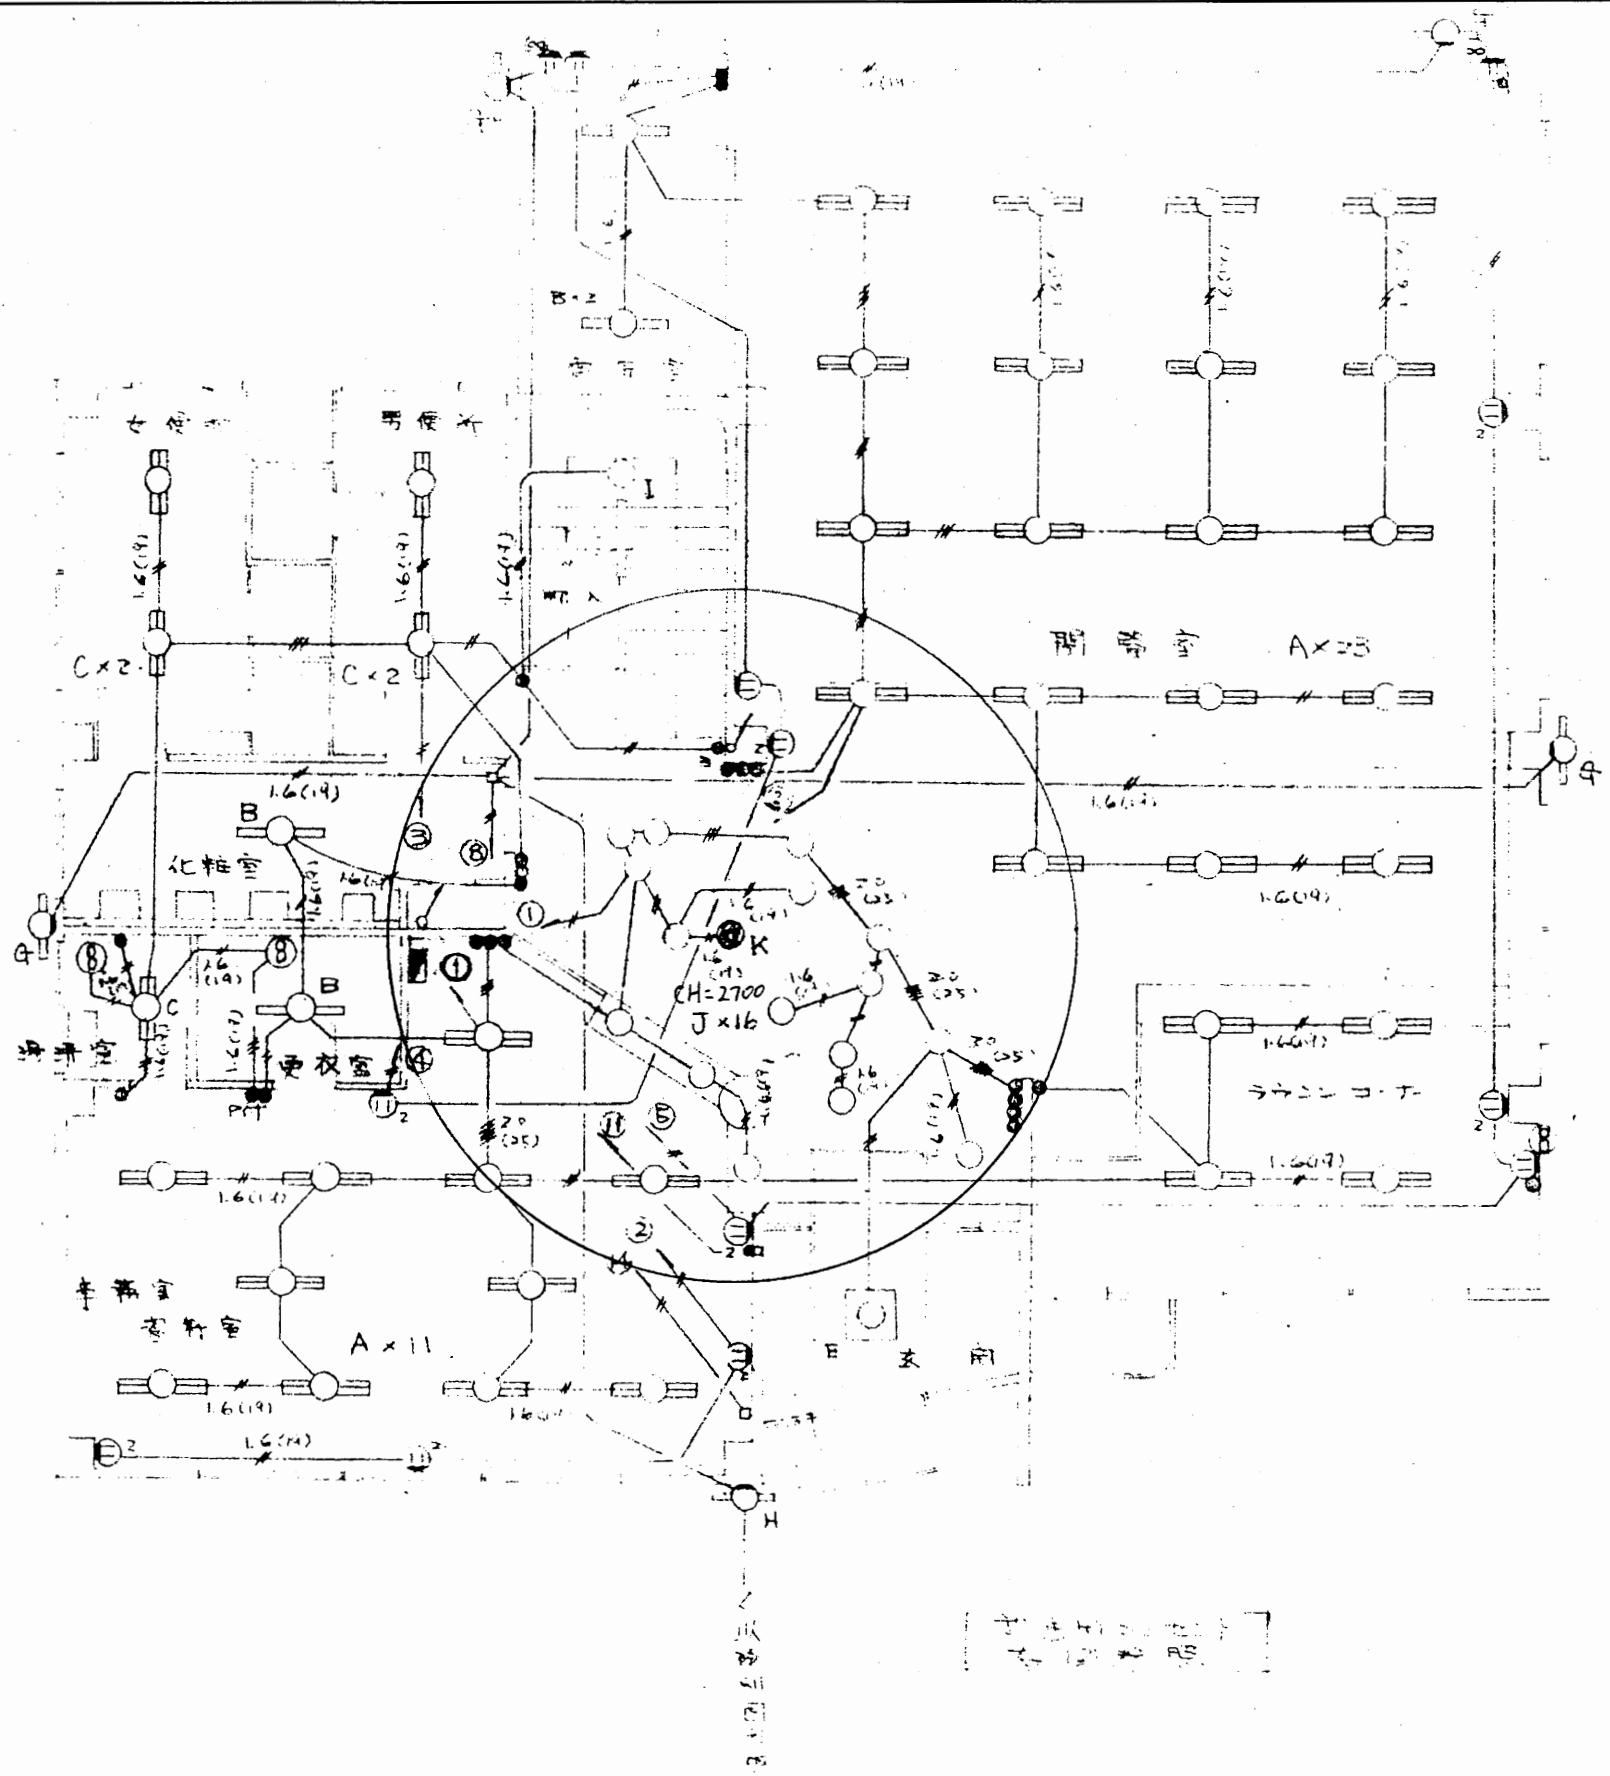

(注) 特記なし配線は2.0φ(19)

電灯配線図 | 階配図 | 1:100

児童図書館


工事名	市立中央図書館ほか7か所 建築基準法第12条点検業務委託			設計者資格 氏名	級建築士登録第 号			課長	主査等	担当者	横須賀市 財務部 FM推進課
図面名称	図番	縮尺	作図	平成	年	月	日				

至：横須賀中央駅

横須賀市文化会館

横須賀市自然・人文博物館
横須賀市深田台9 5 番地


案内図

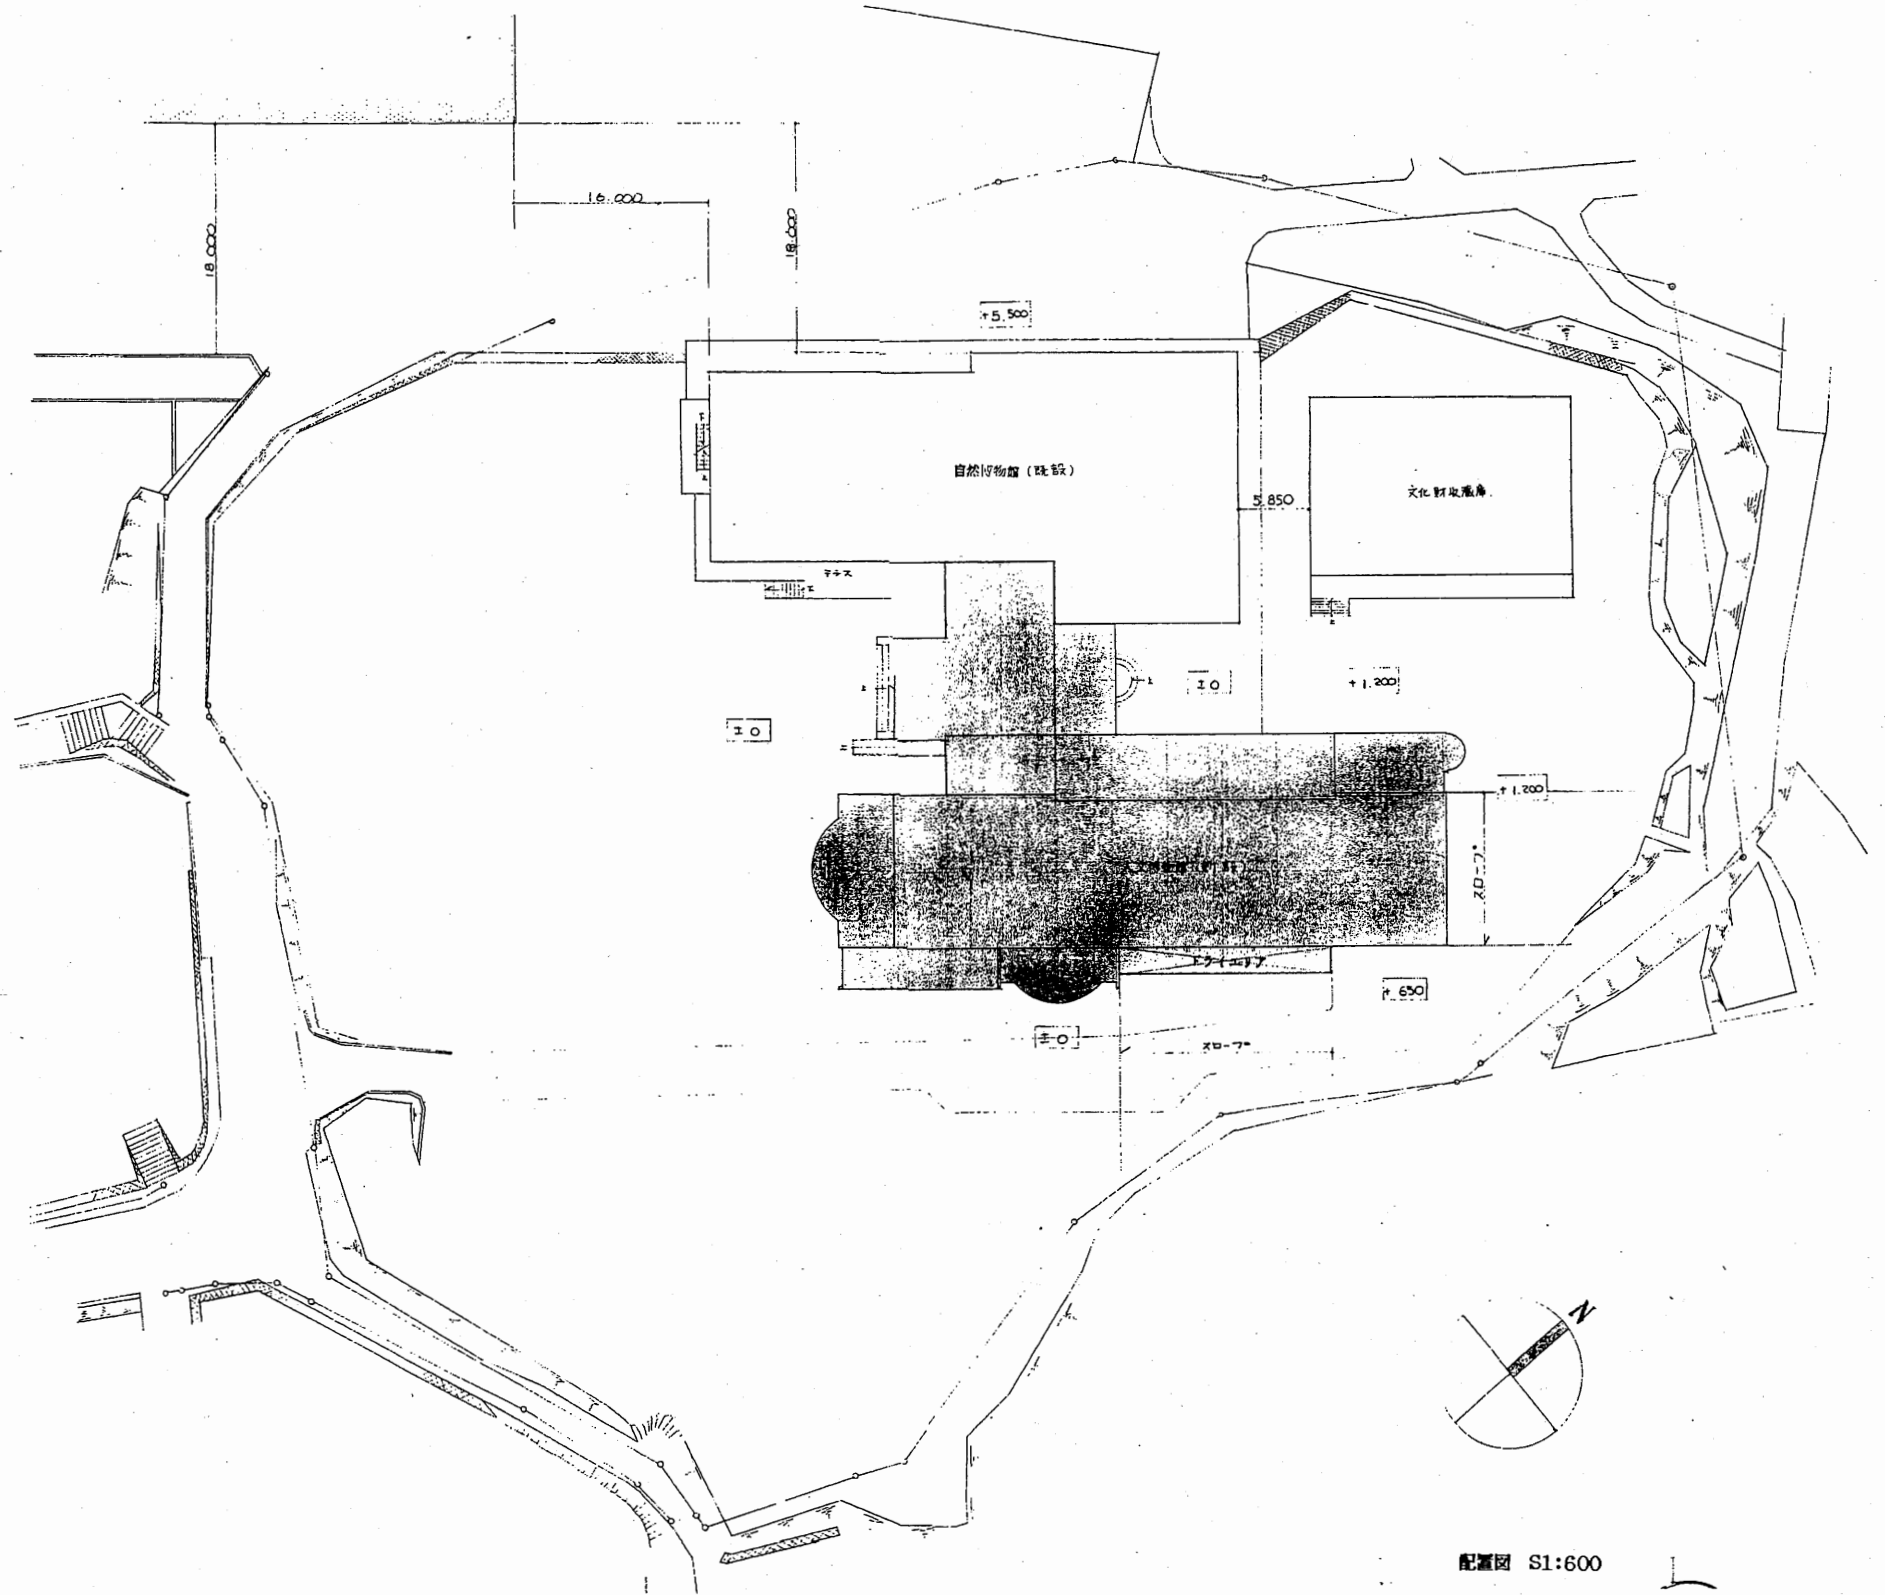


配置図 S1:600

博物館

工事名	市立中央図書館ほか7か所 建築基準法第12条点検業務委託			設計者資格 氏名	級建築士登録第 _____ 号			課長	主査等	担当者	横須賀市 財務部 FM推進課
図面名称	図番	縮尺	S 1:600	作図	平成	年	月	日			

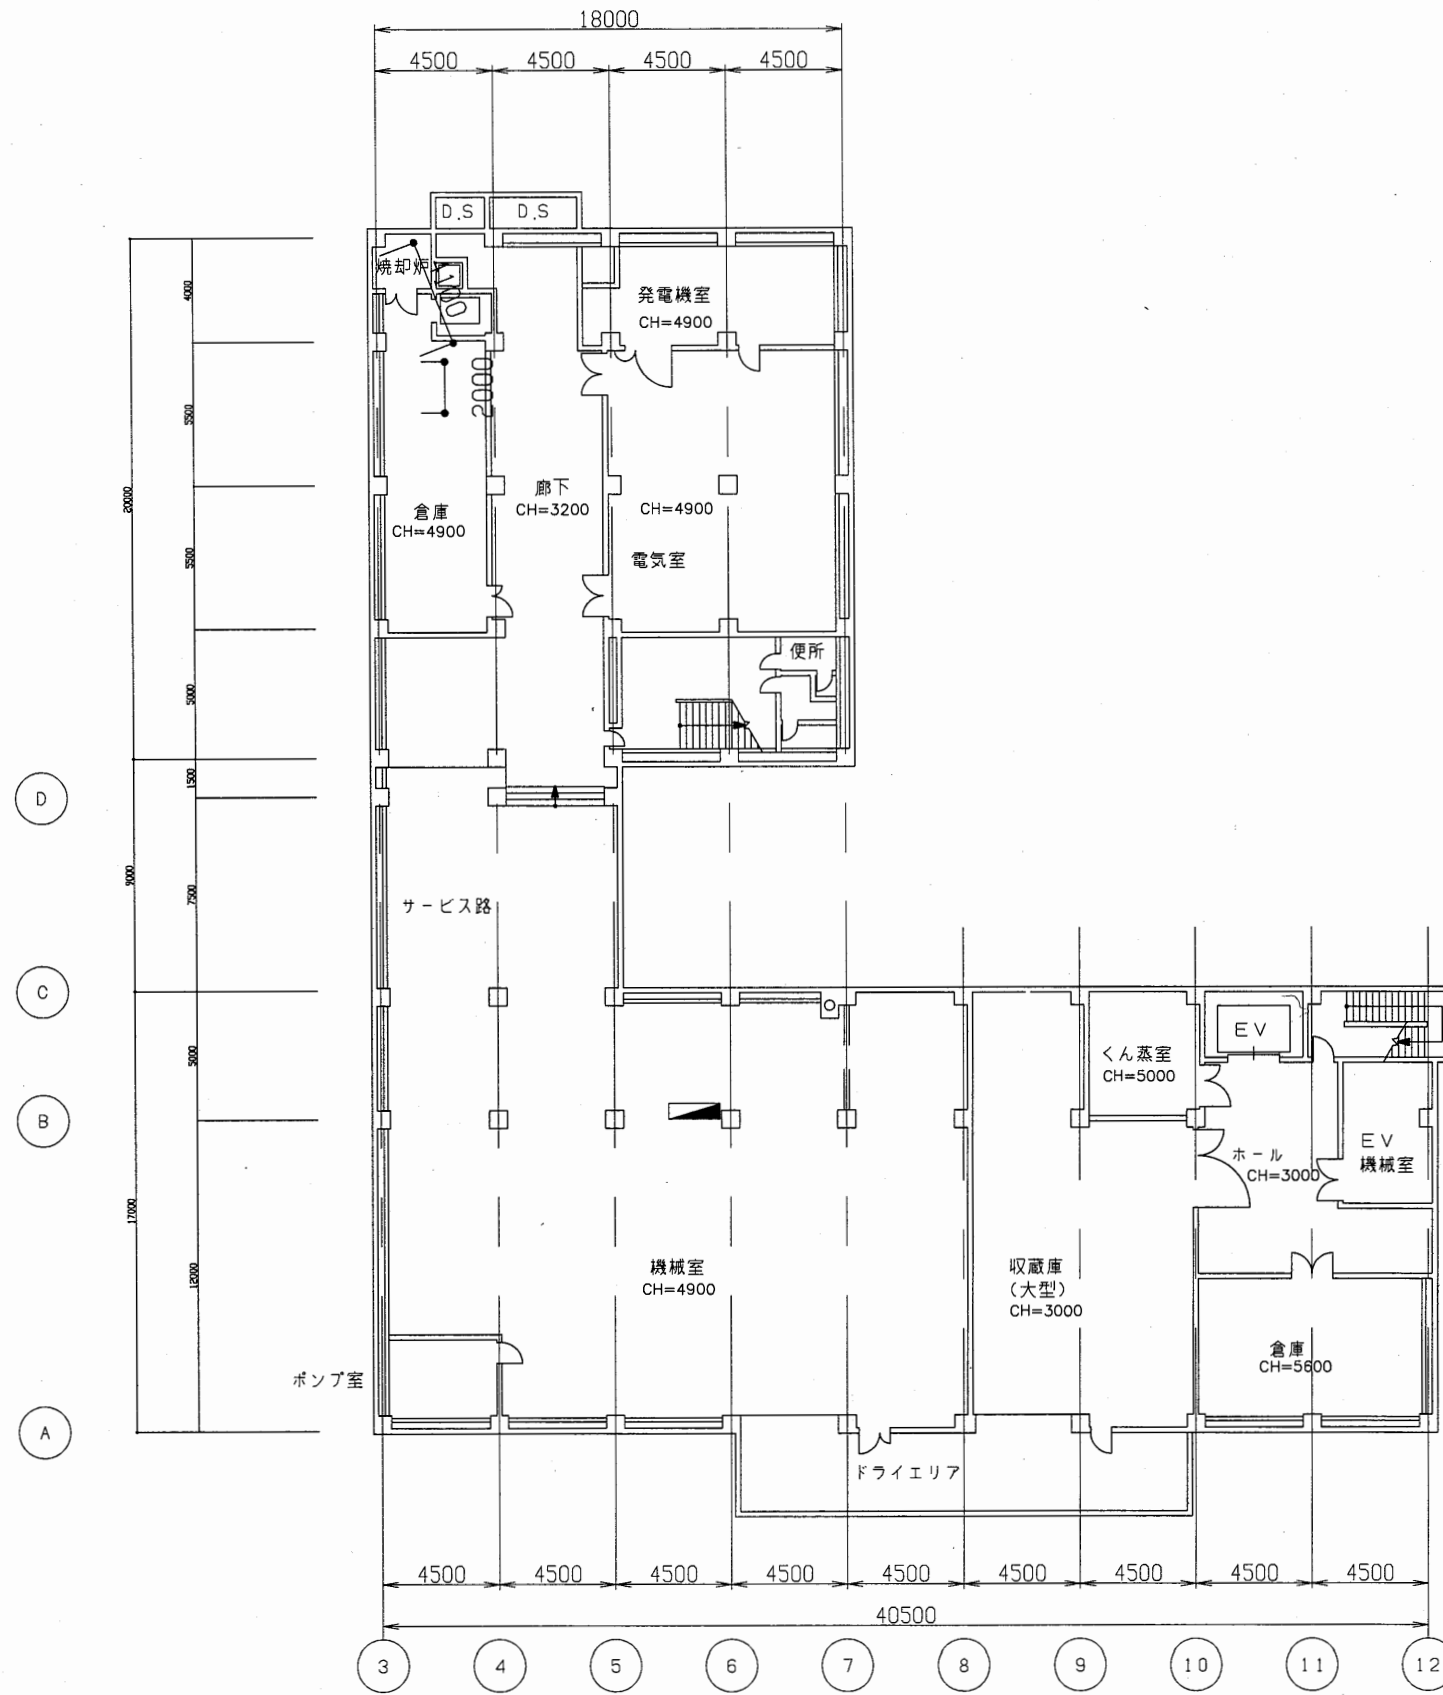


工事名	市立中央図書館ほか7か所 建築基準法第12条点検業務委託			設計者資格 氏名	級建築士登録第 号			課長	主査等	担当者	横須賀市 財務部 FM推進課
図面名称	地下1階平面図	図番	縮尺	1:300	作図	平成 年 月 日					

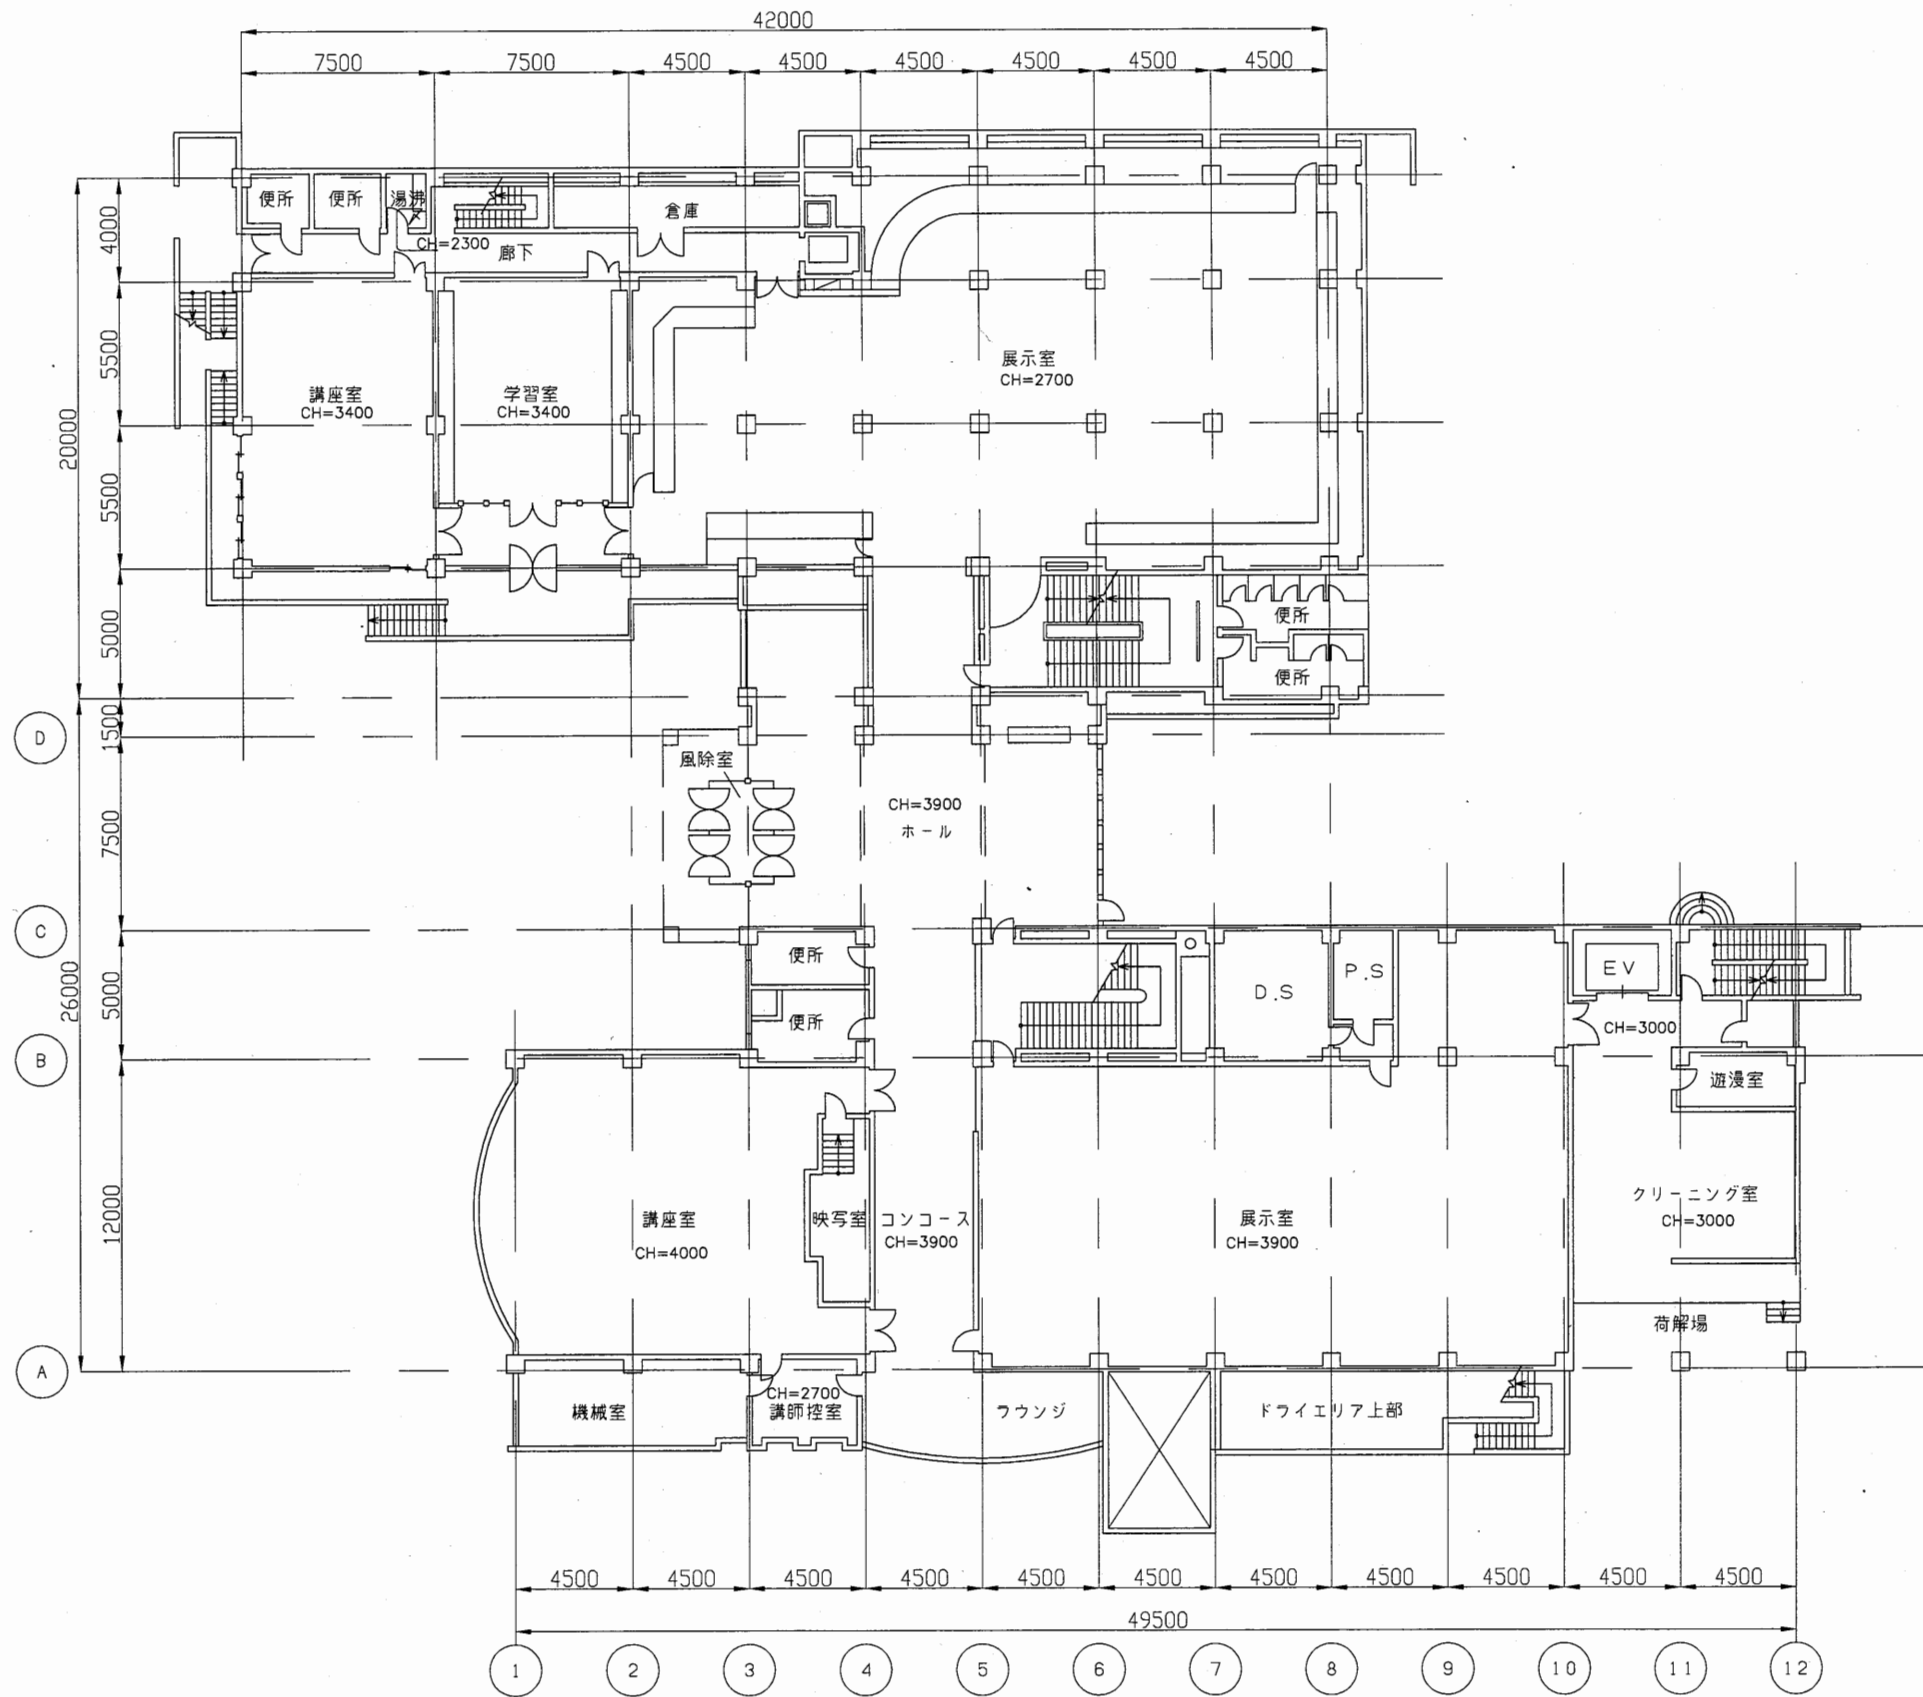


博物館

工事名	市立中央図書館ほか7か所 建築基準法第12条点検業務委託		設計者資格 氏名	級建築士登録第 号			課長	主査等	担当者	横須賀市 財務部 FM推進課
図面名称	1階平面図	図番	縮尺	1:300	作図	平成 年 月 日				

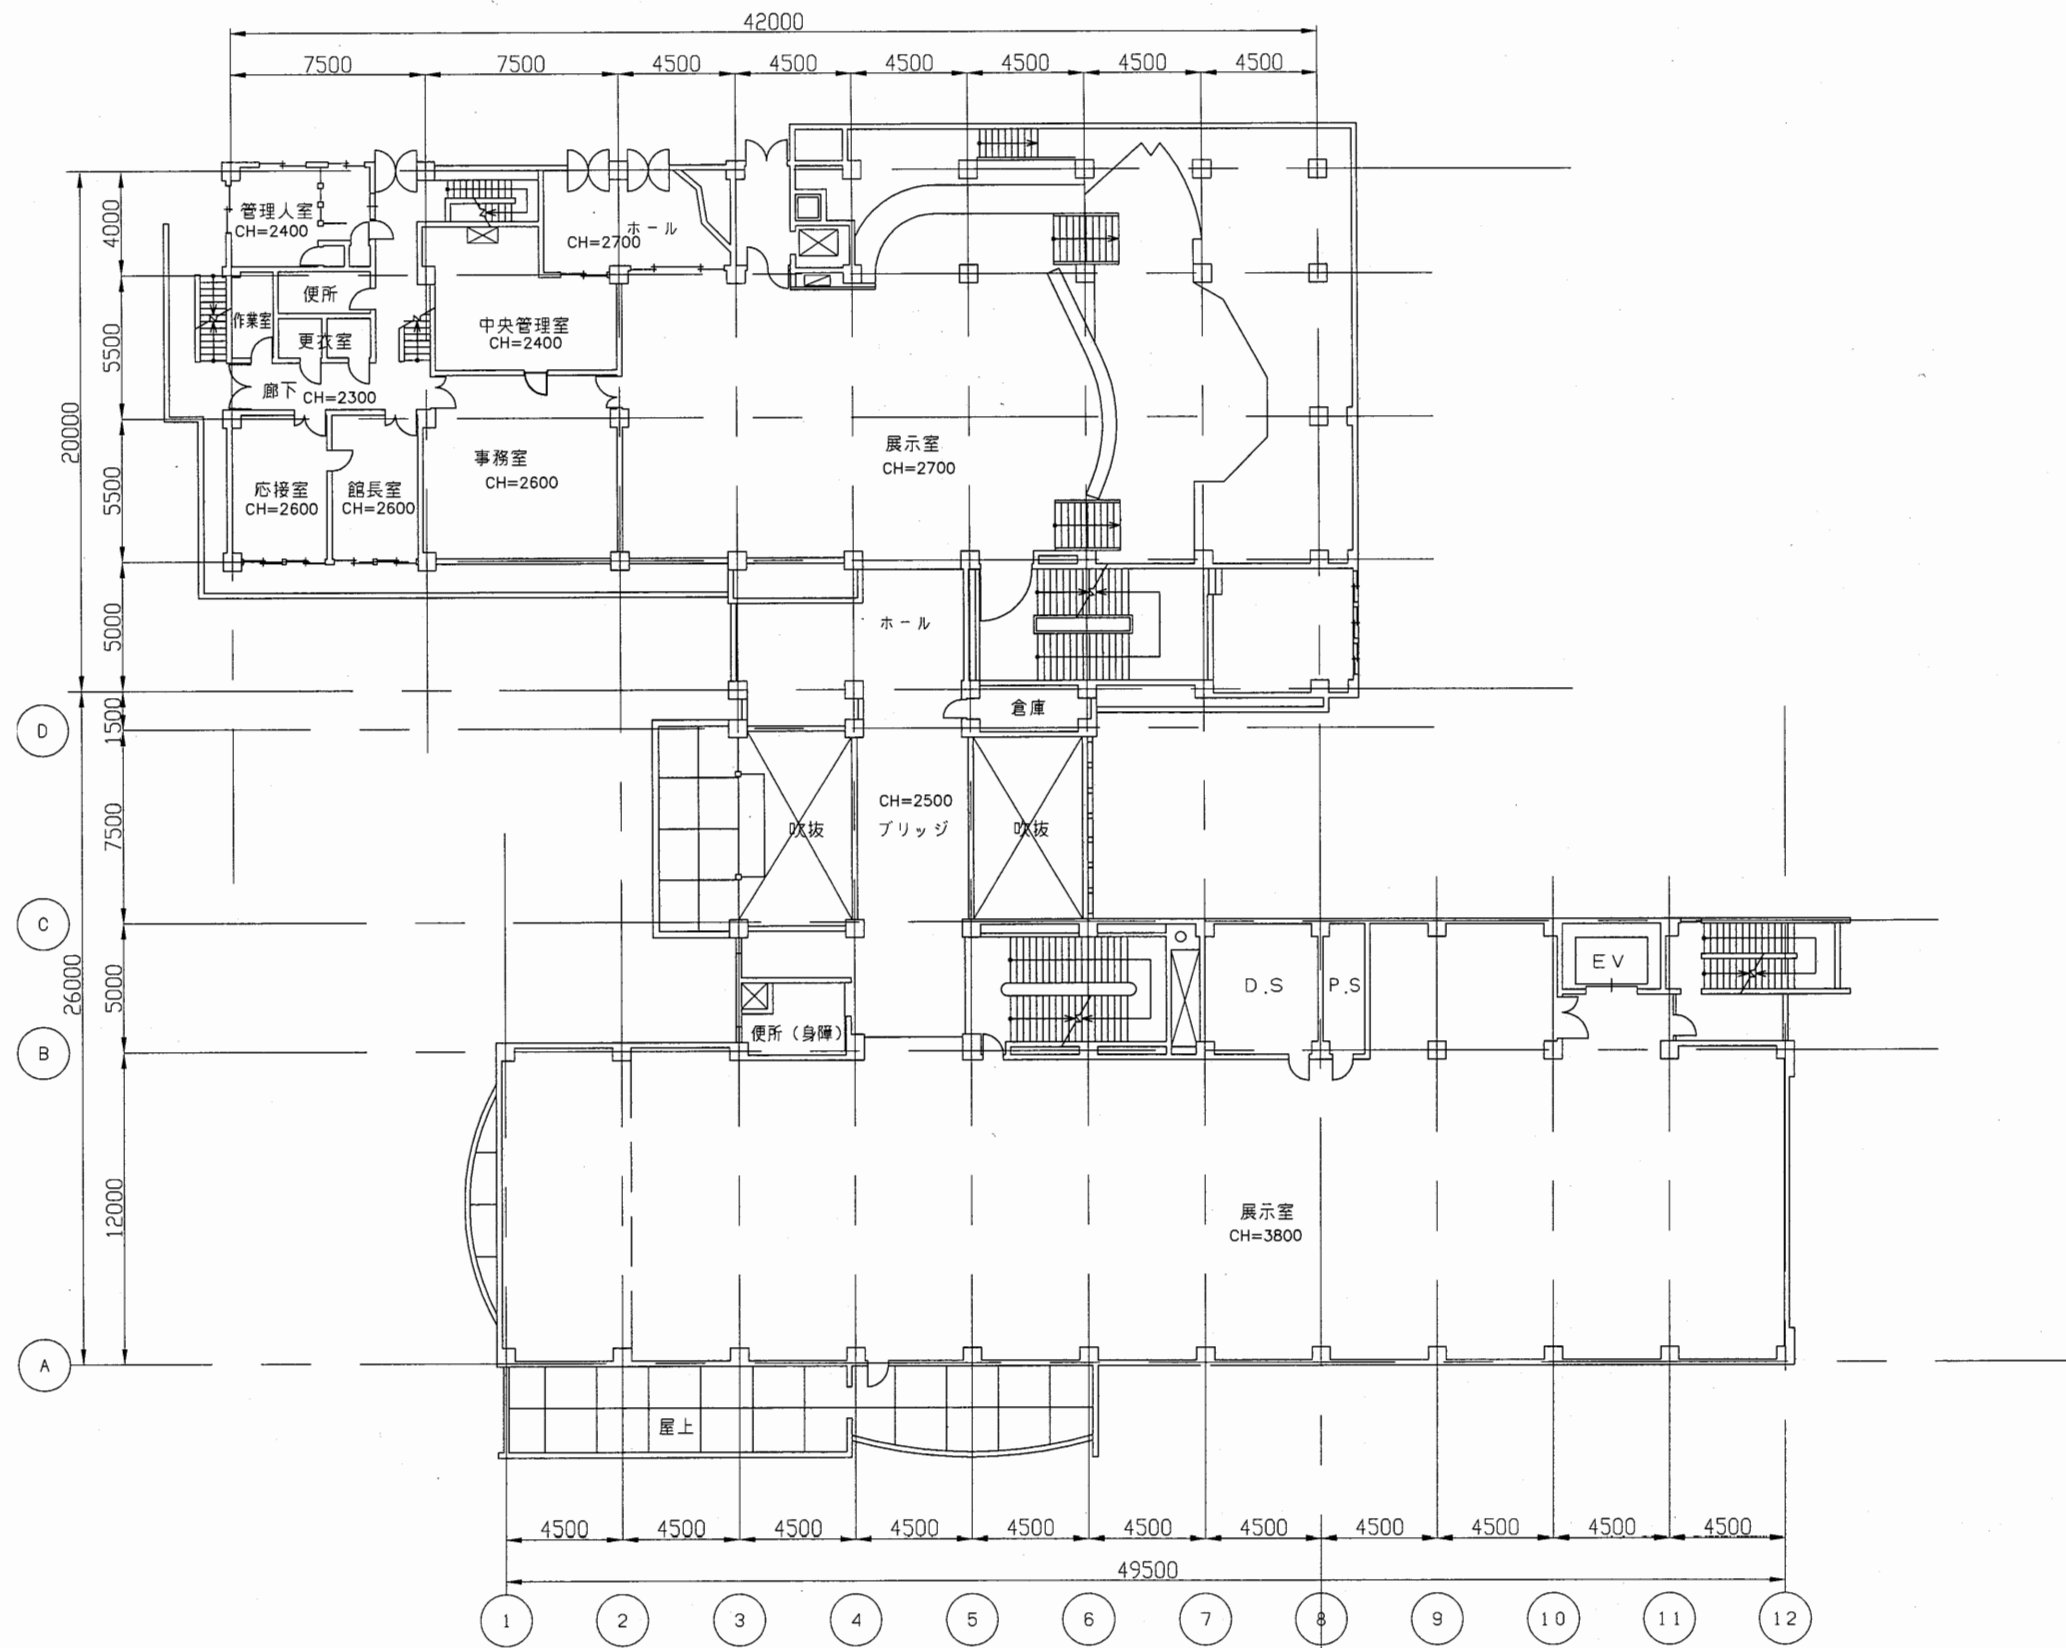


博物館

工事名	市立中央図書館ほか7か所 建築基準法第12条点検業務委託			設計者資格 氏名	級建築士登録第 号			課長	主査等	担当者	横須賀市 財務部 FM推進課
図面名称	2階平面図	図番	縮尺	1:300	作図	平成	年	月	日		

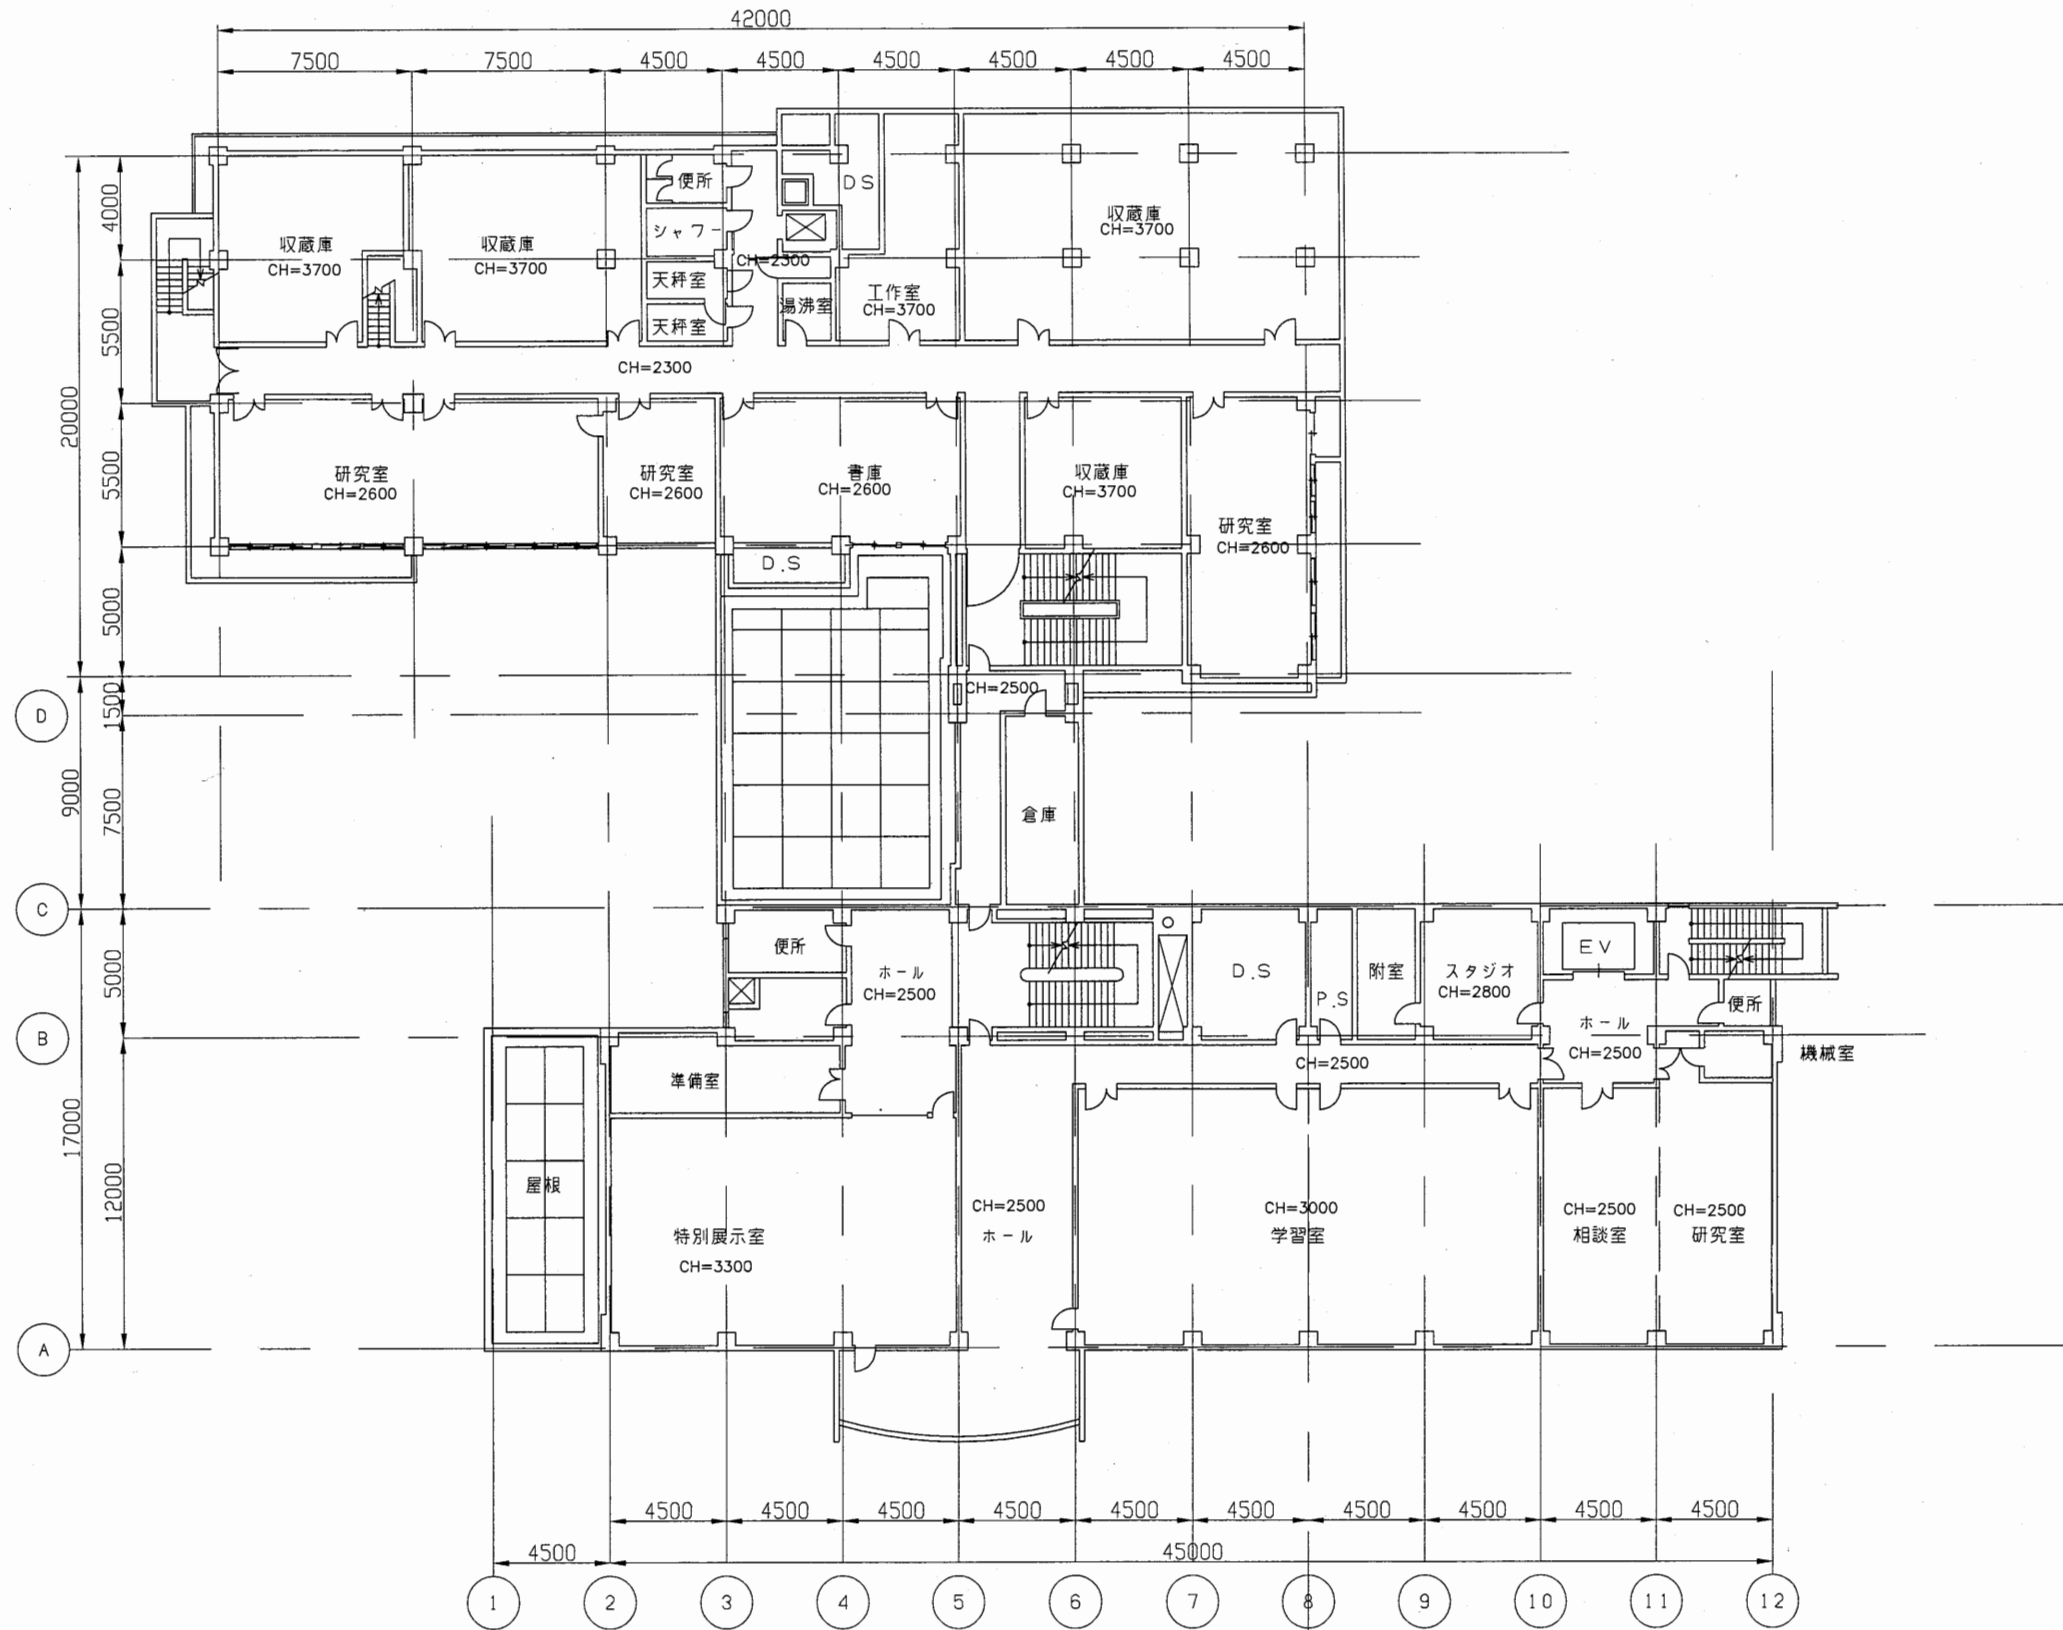


博物館

工事名	市立中央図書館ほか7か所 建築基準法第12条点検業務委託		設計者資格 氏名	級建築士登録第 号			課長	主査等	担当者	横須賀市 財務部 FM推進課
図面名称	3階平面図	図番	縮尺	1:300	作図	平成 年 月 日				

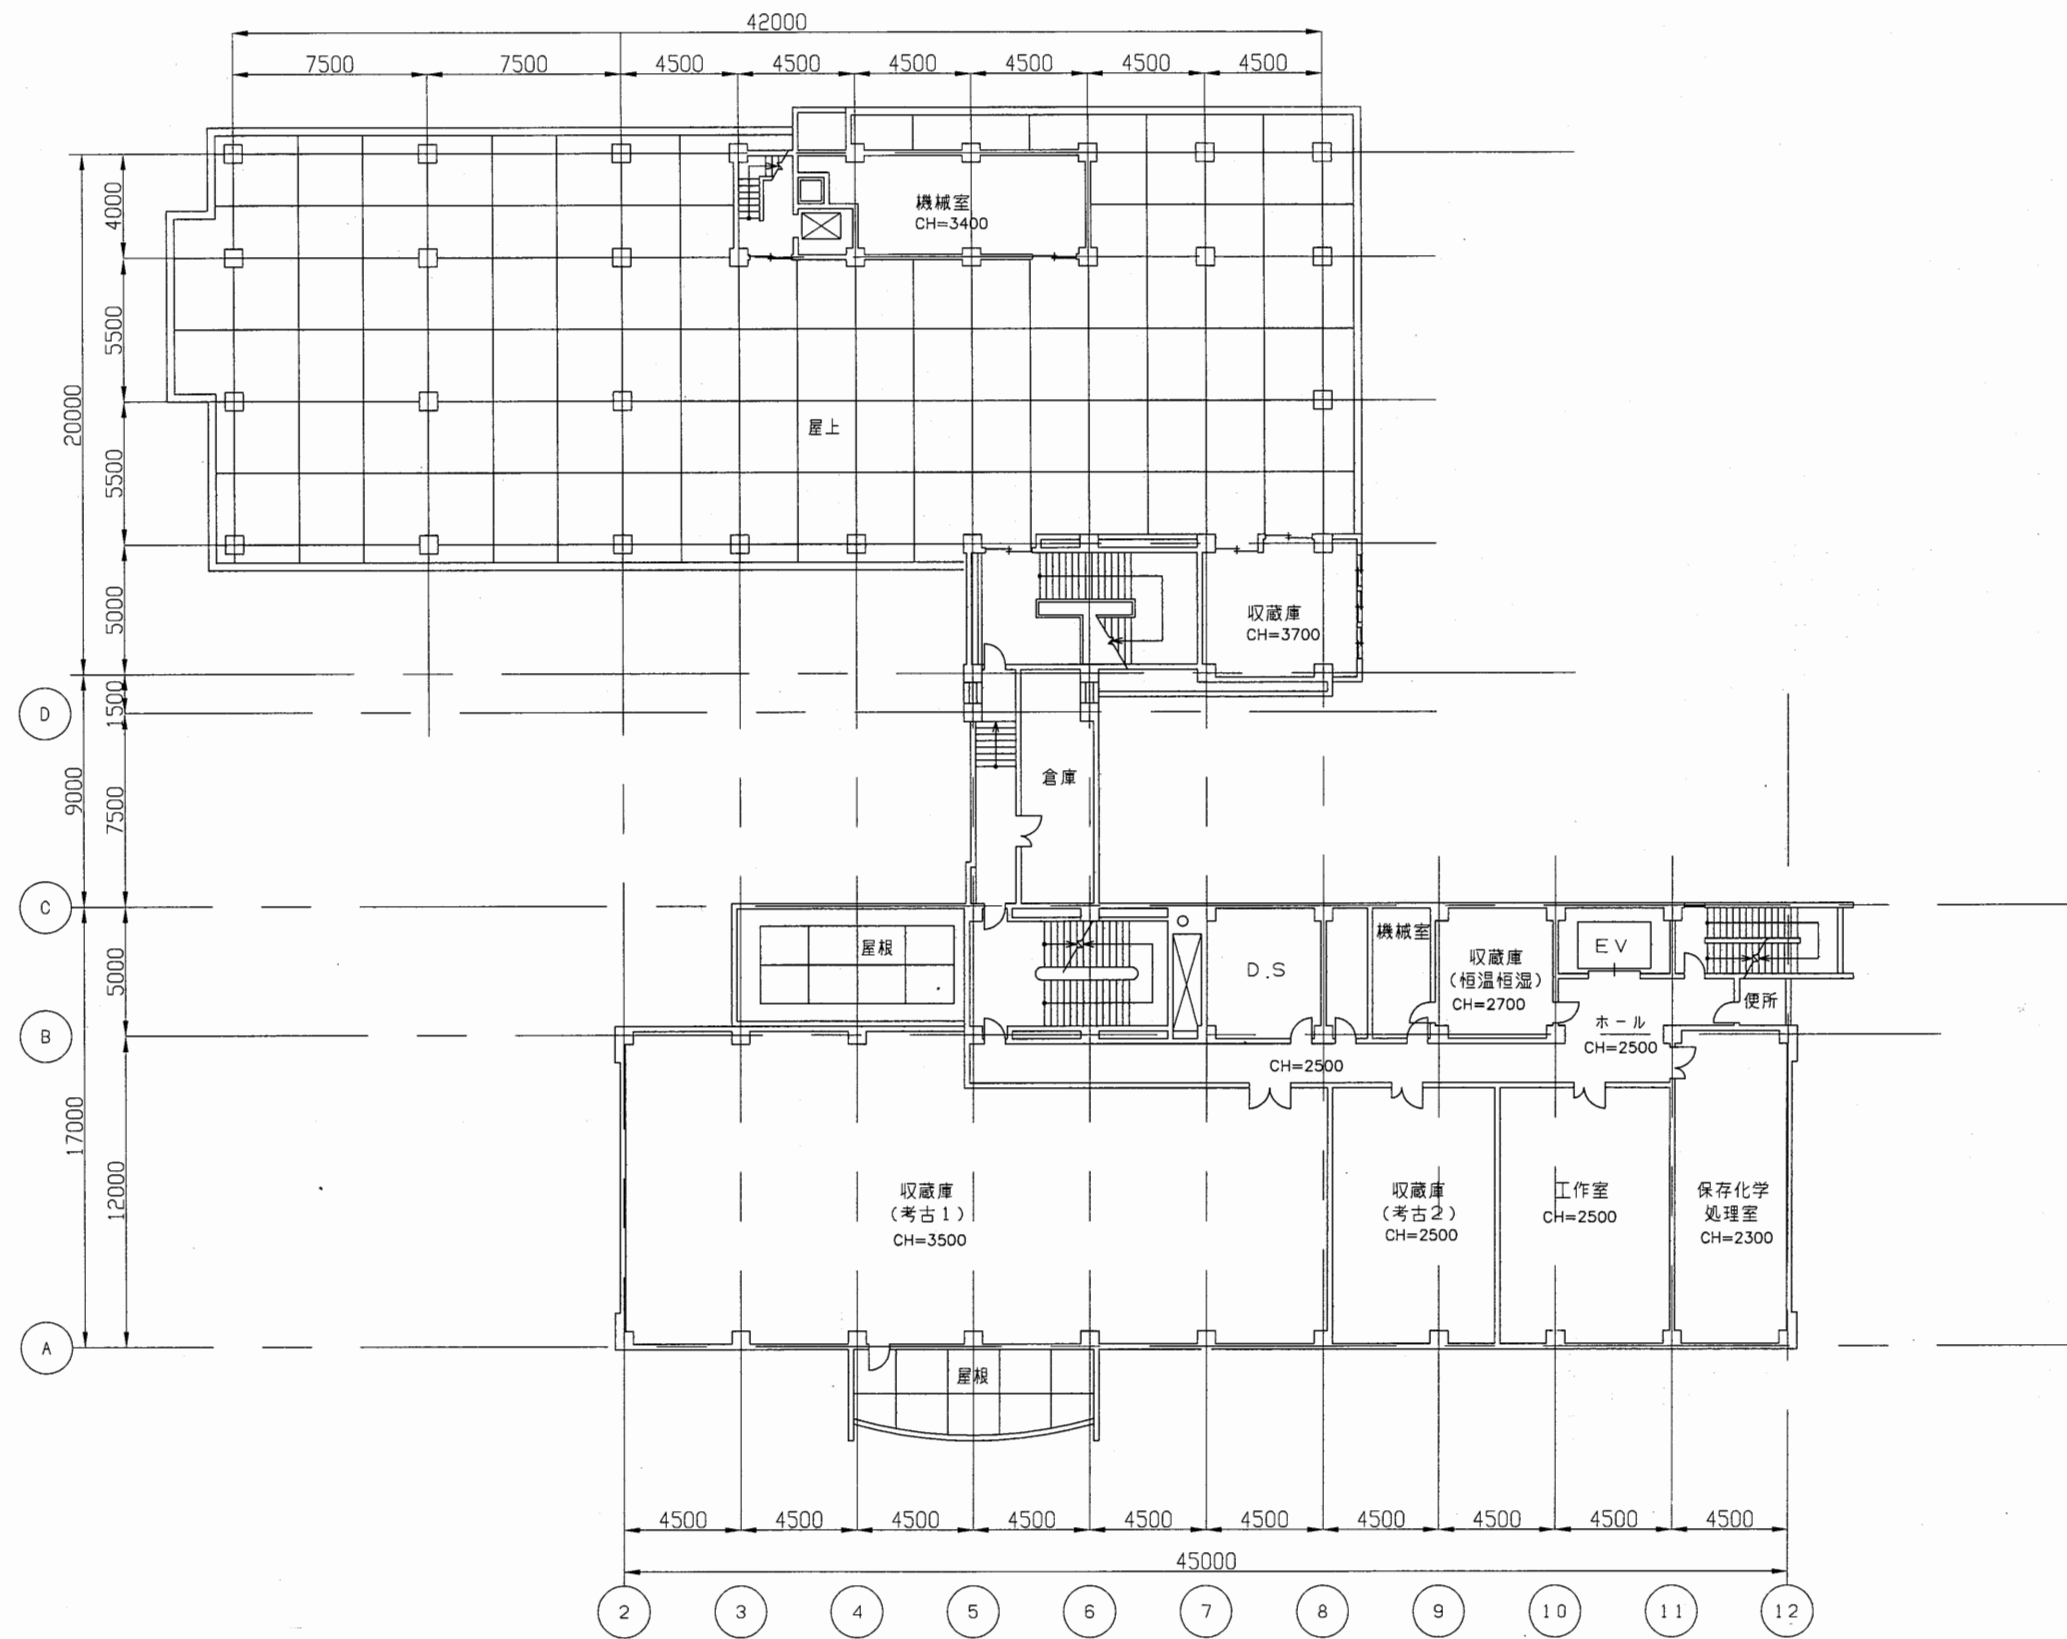


博物館

工事名	市立中央図書館ほか7か所 建築基準法第12条点検業務委託		設計者資格 氏名	級建築士登録第 号			課長	主査等	担当者	横須賀市 財務部 FM推進課
図面名称	4階平面図	図番	縮尺	1:300	作図	平成 年 月 日				

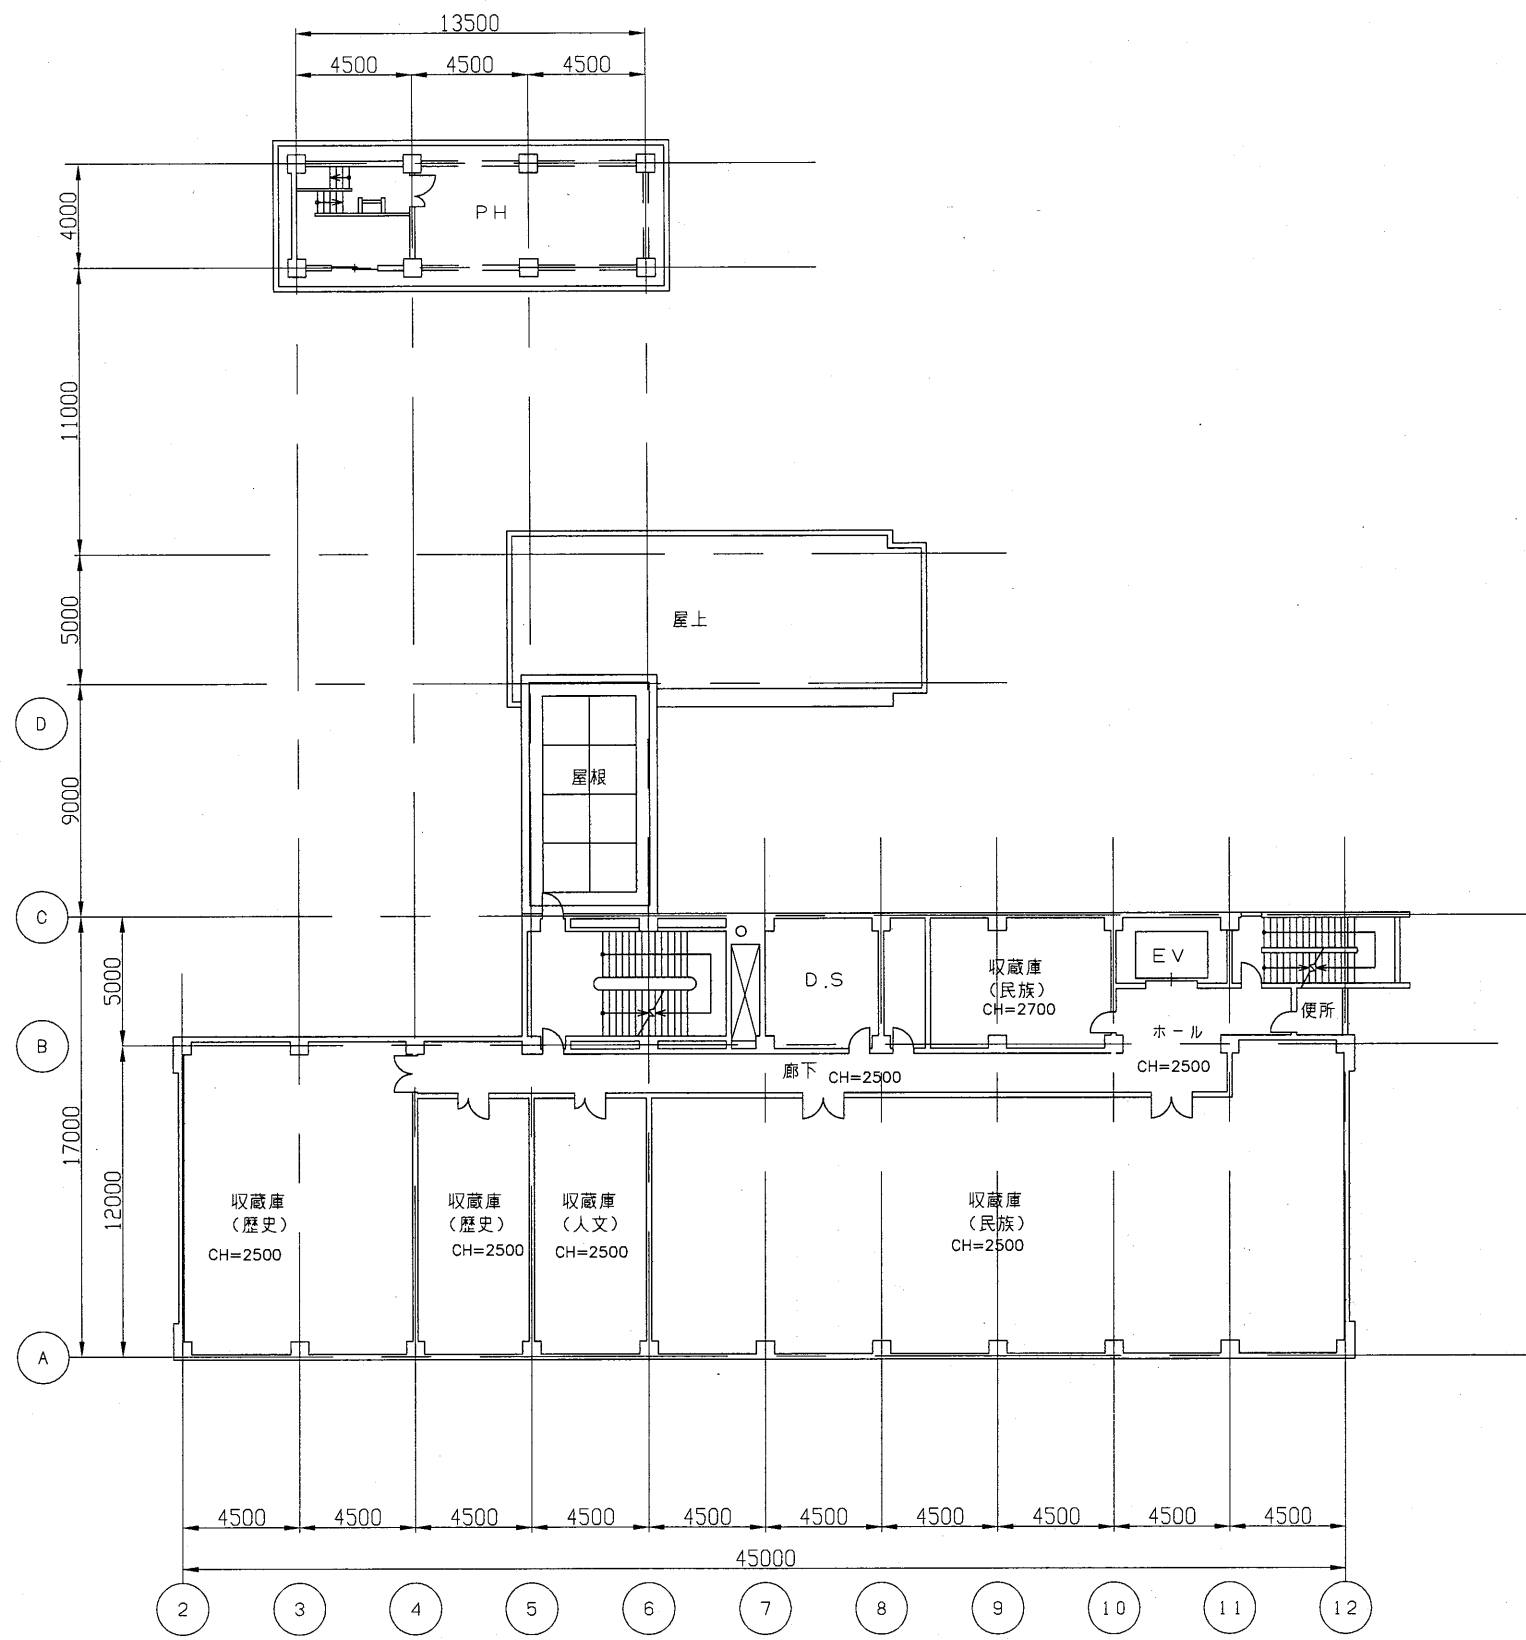


博物館

工事名	市立中央図書館ほか7か所 建築基準法第12条点検業務委託			設計者資格 氏名	級建築士登録第 号			課長	主査等	担当者	横須賀市 財務部 FM推進課
図面名称	5階平面図	図番	縮尺	1:300	作図	平成 年 月 日					

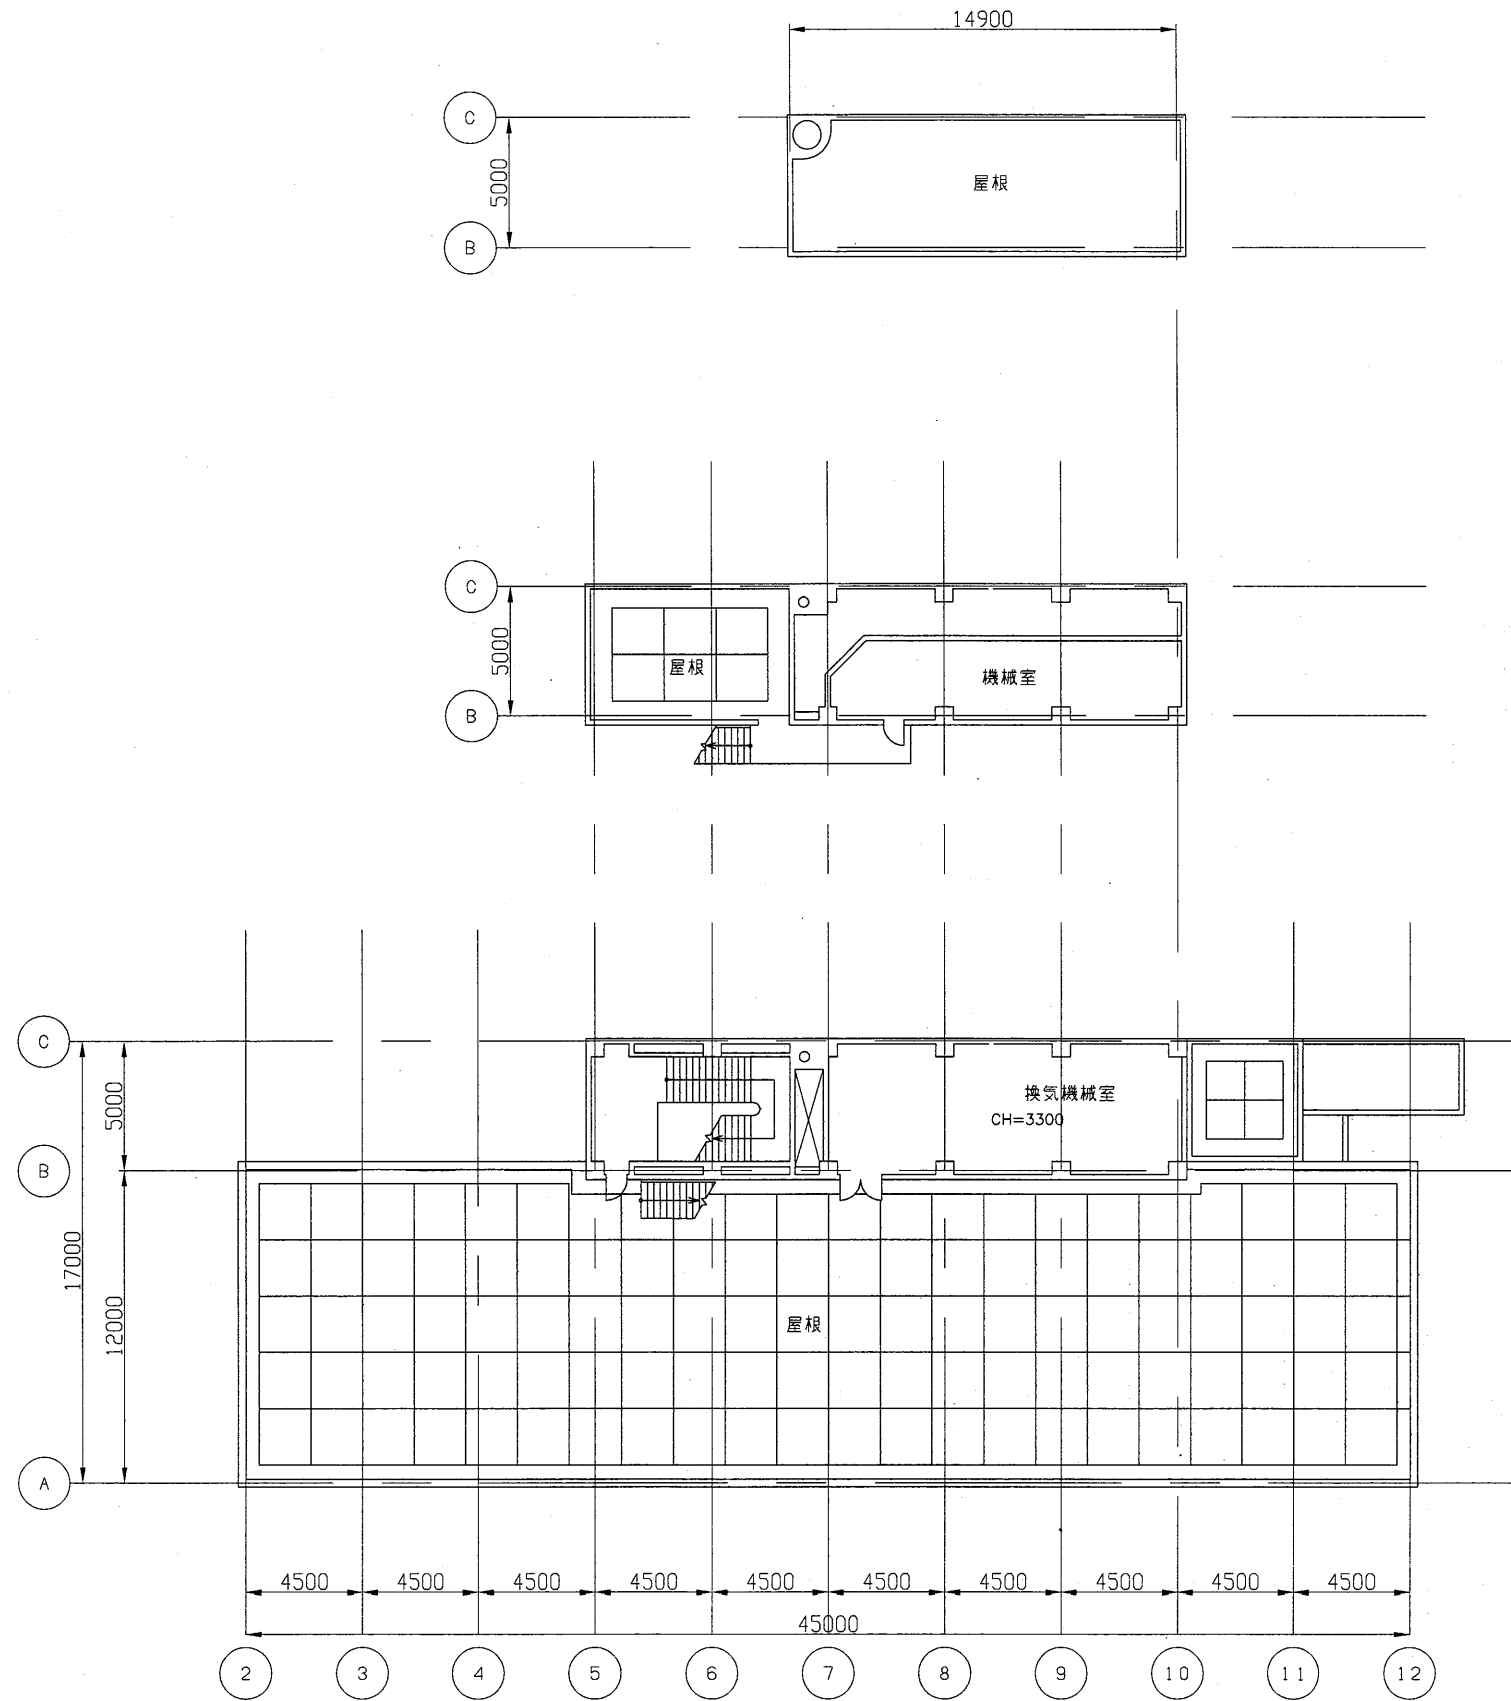

博物館


工事名	市立中央図書館ほか7か所 建築基準法第12条点検業務委託			設計者資格 氏名	級建築士登録第 号			課長	主査等	担当者	横須賀市 財務部 FM推進課
図面名称	R階平面図	図番	縮尺	1:300	作図	平成 年 月 日					

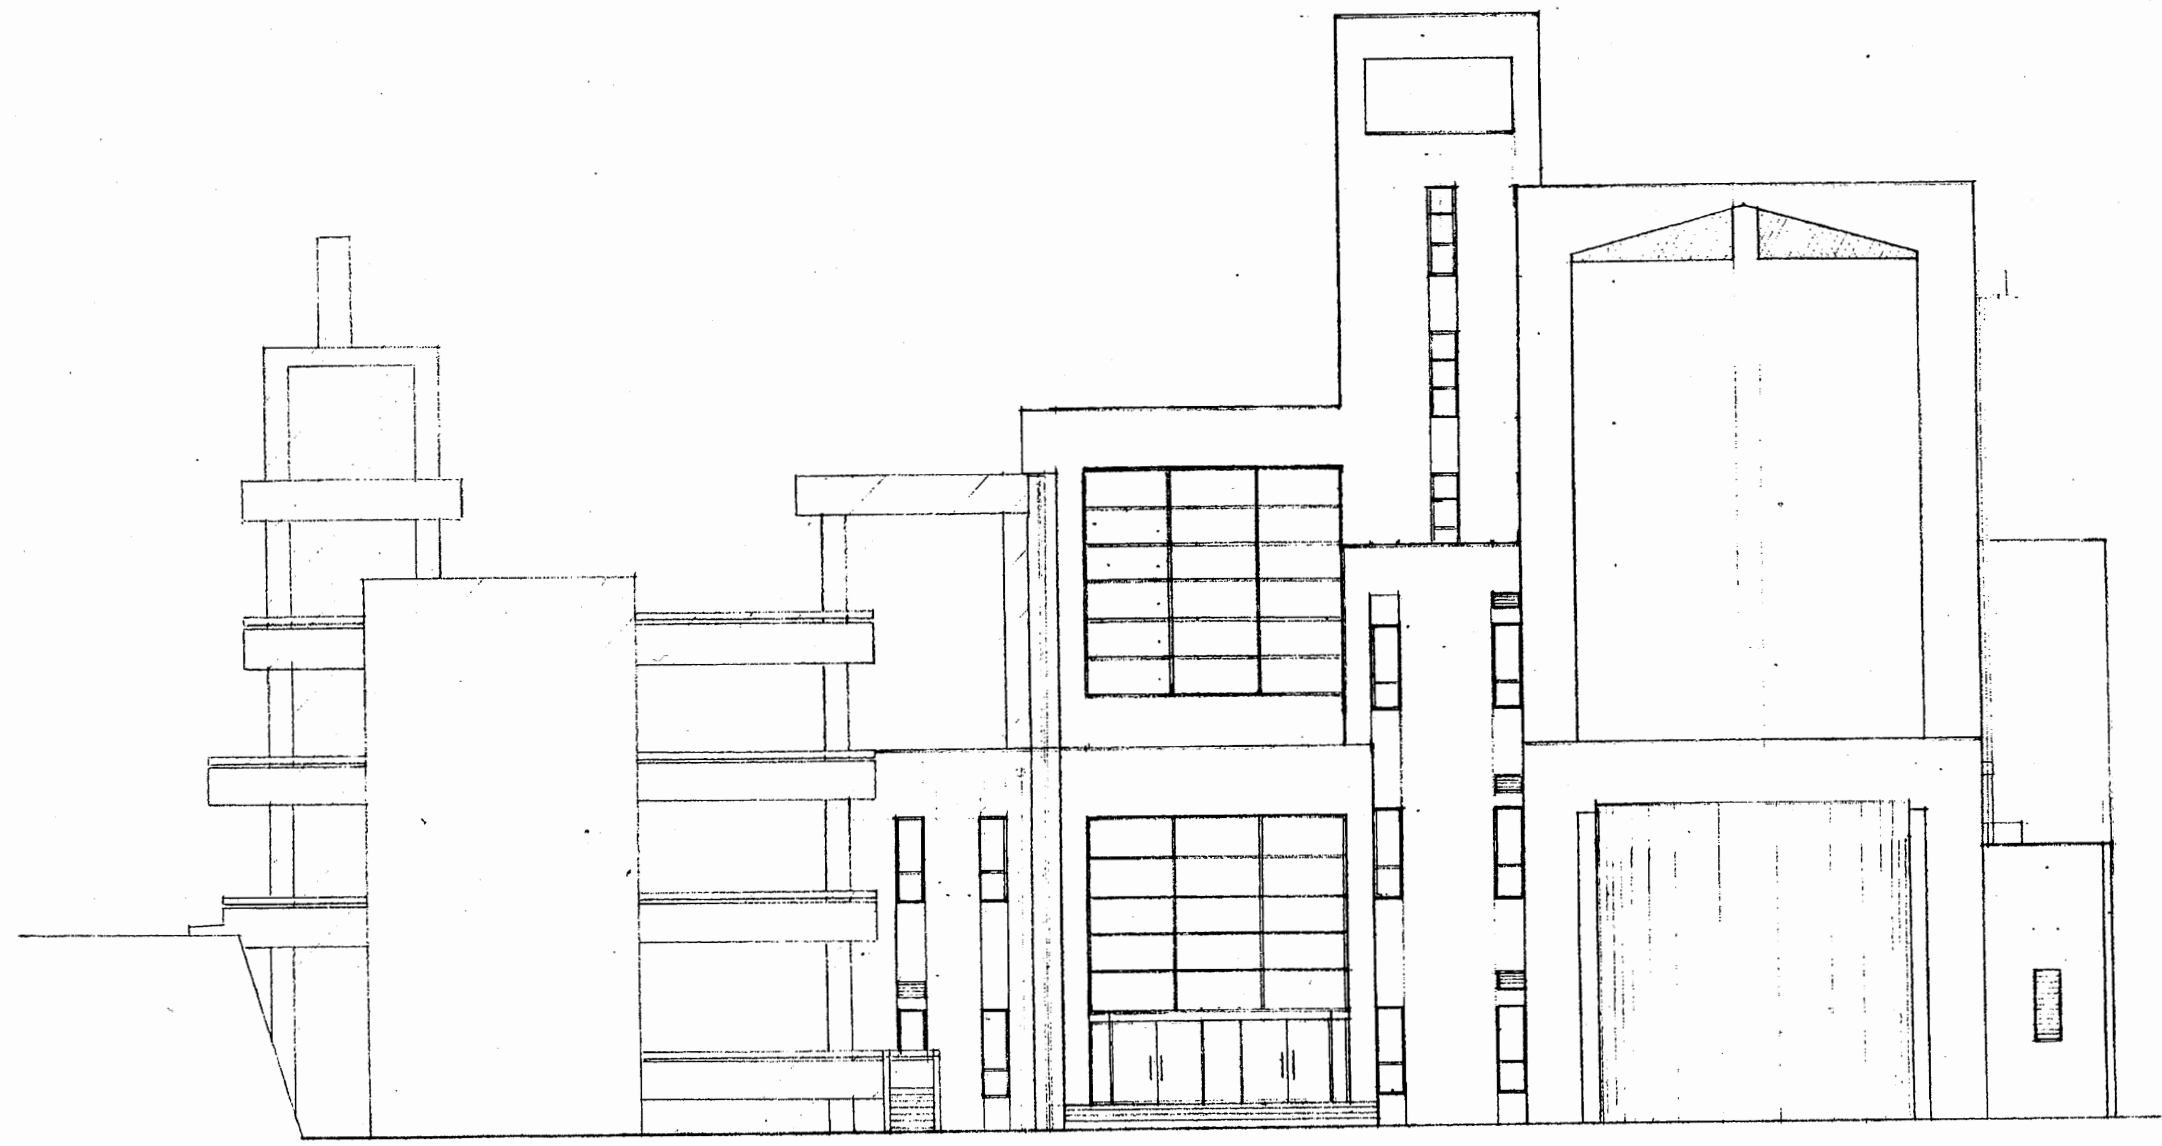

東立面図 S 1:200

博物館


工事名	市立中央図書館ほか7か所 建築基準法第12条点検業務委託			設計者資格 氏名	級建築士登録第 号			課長	主査等	担当者	横須賀市 財務部 FM推進課
図面名称	立面図	図番		縮尺	作図	平成	年	月	日		

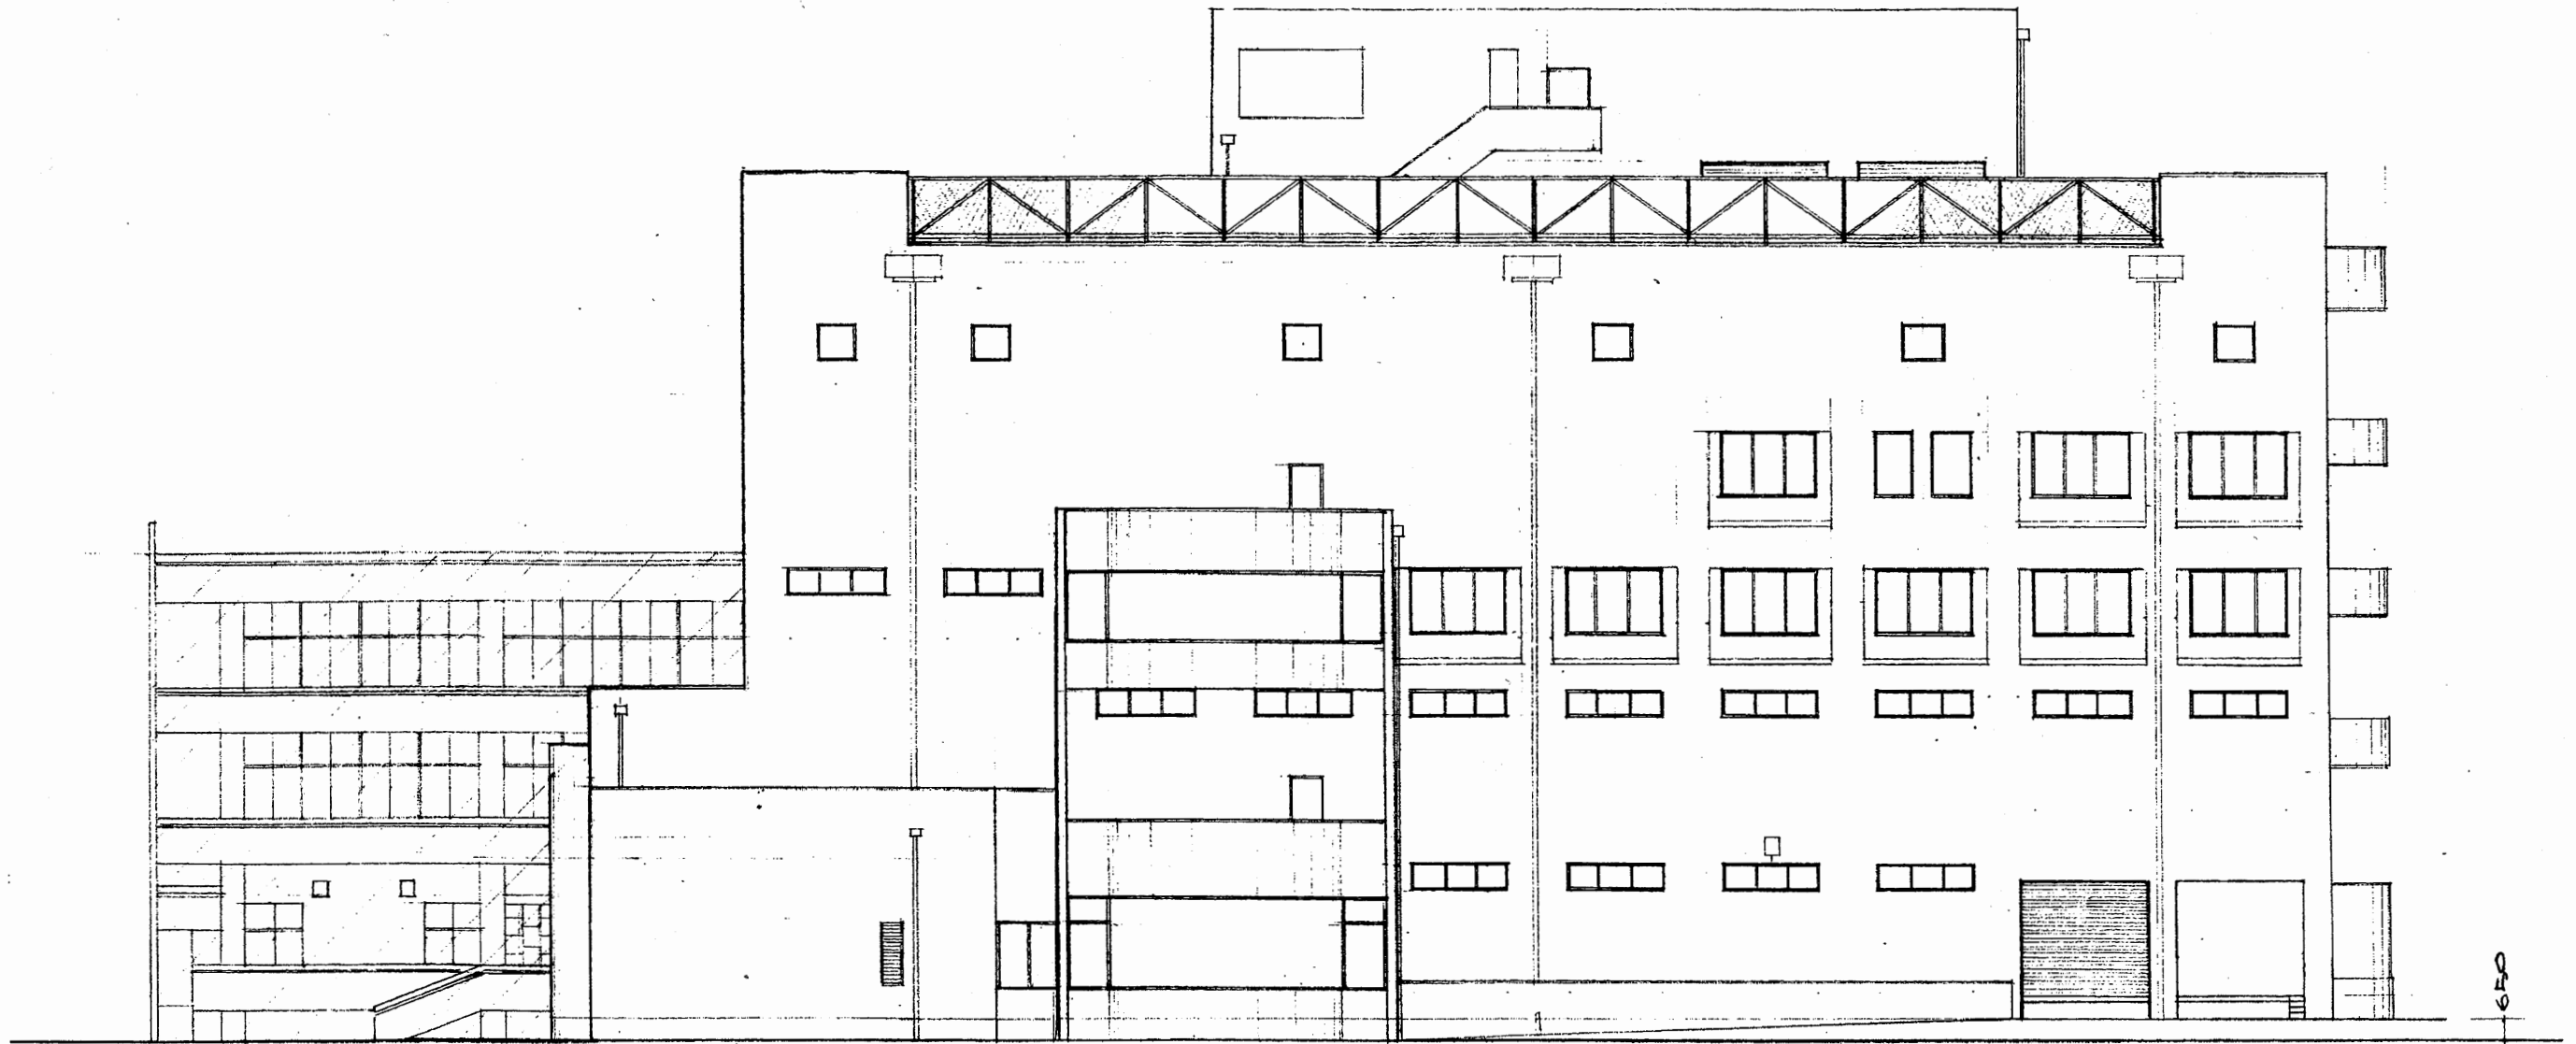

第 立面図

博物館


工事名	市立中央図書館ほか7か所 建築基準法第12条点検業務委託			設計者資格 氏名	級建築士登録第 号		課長	主査等	担当者	横須賀市 財務部 FM推進課
図面名称	立面図	図番		縮尺	作図	平成 年 月 日				

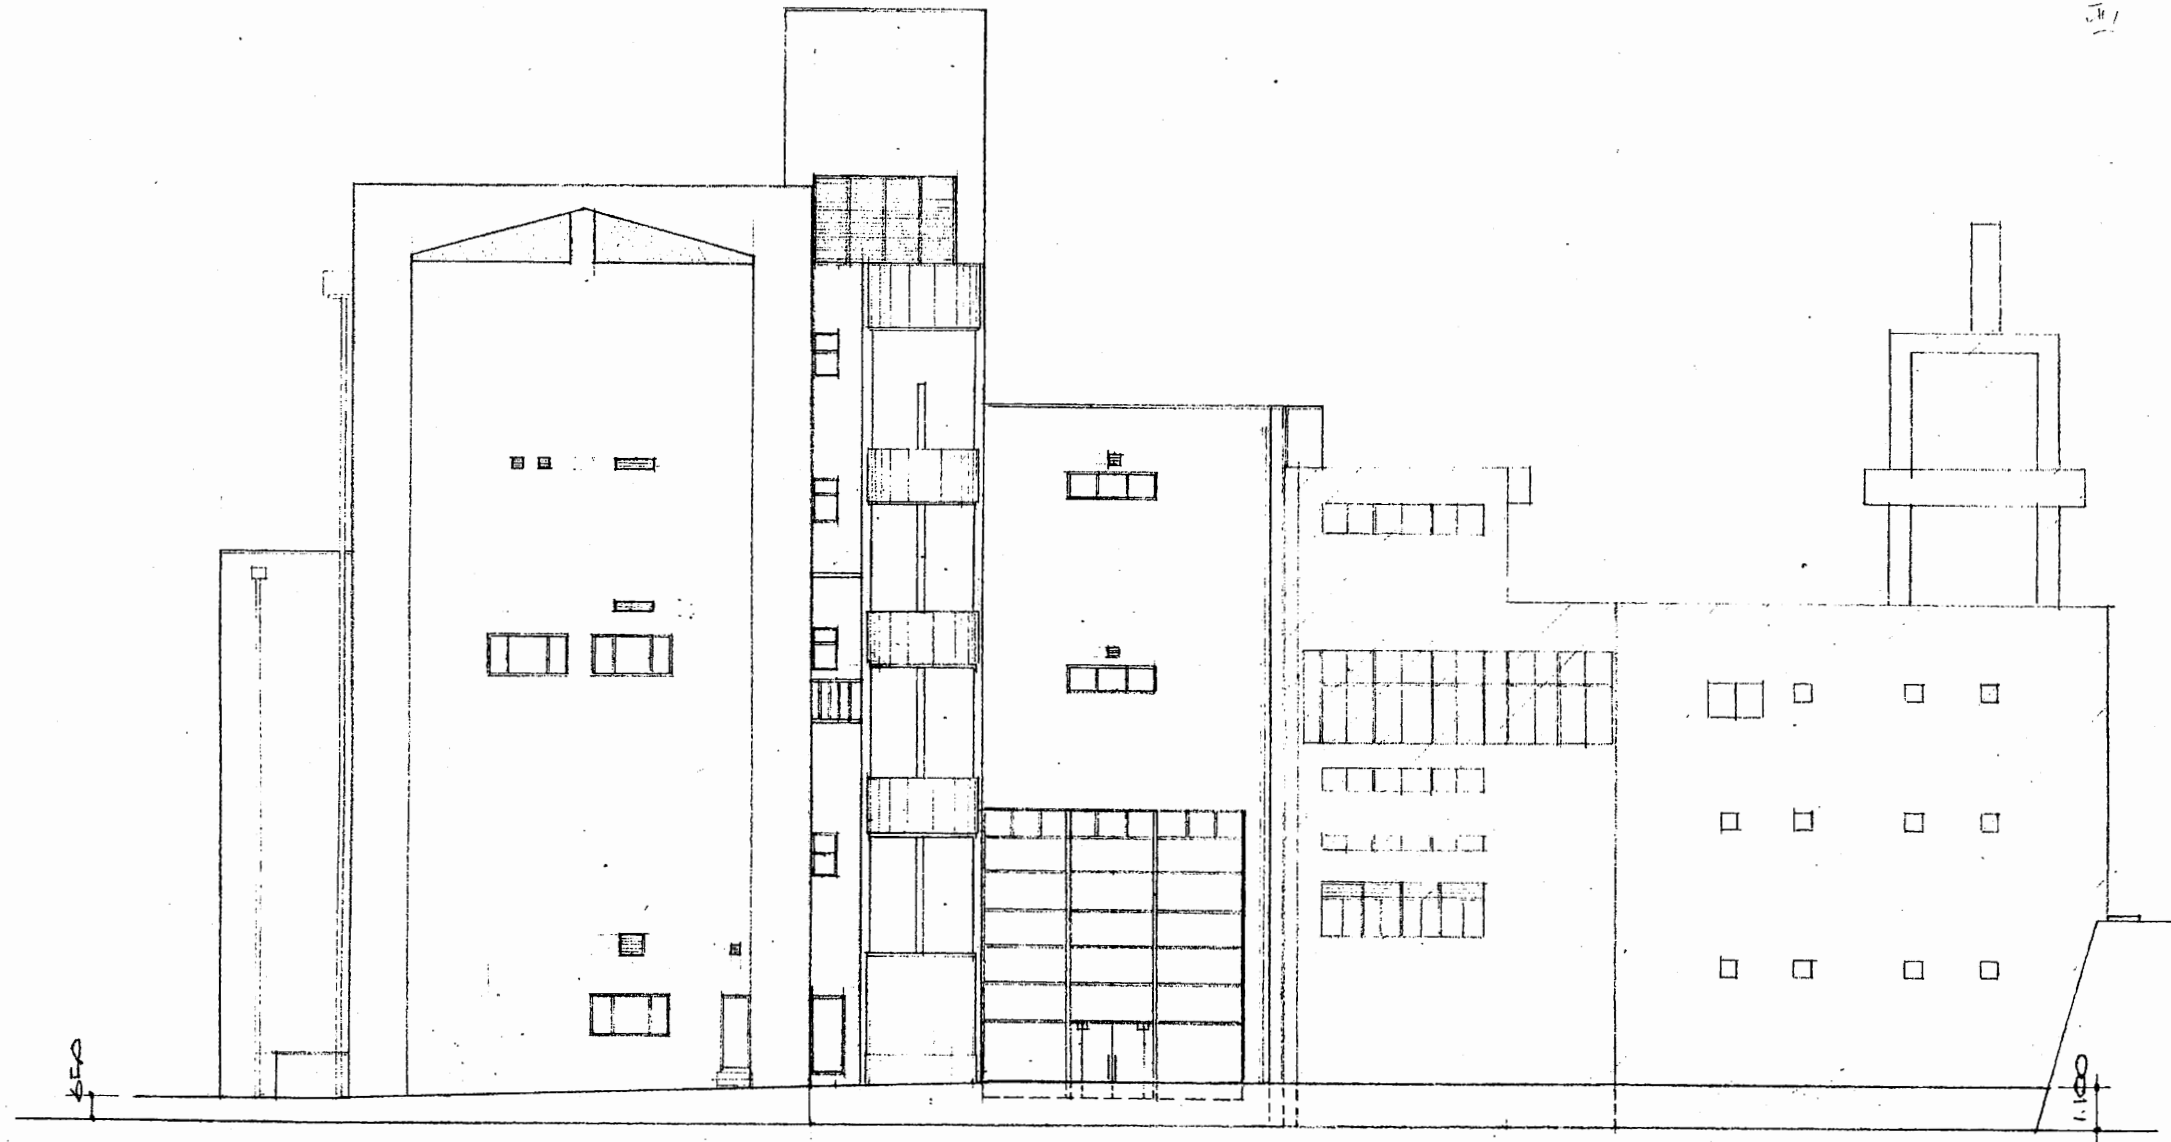

西立面図 S 1:200

博物館


工事名	市立中央図書館ほか7か所 建築基準法第12条点検業務委託			設計者資格 氏名	級建築士登録第 号			課長	主査等	担当者	横須賀市 財務部 FM推進課
図面名称	立面図	図番		縮尺	作図	平成	年	月	日		

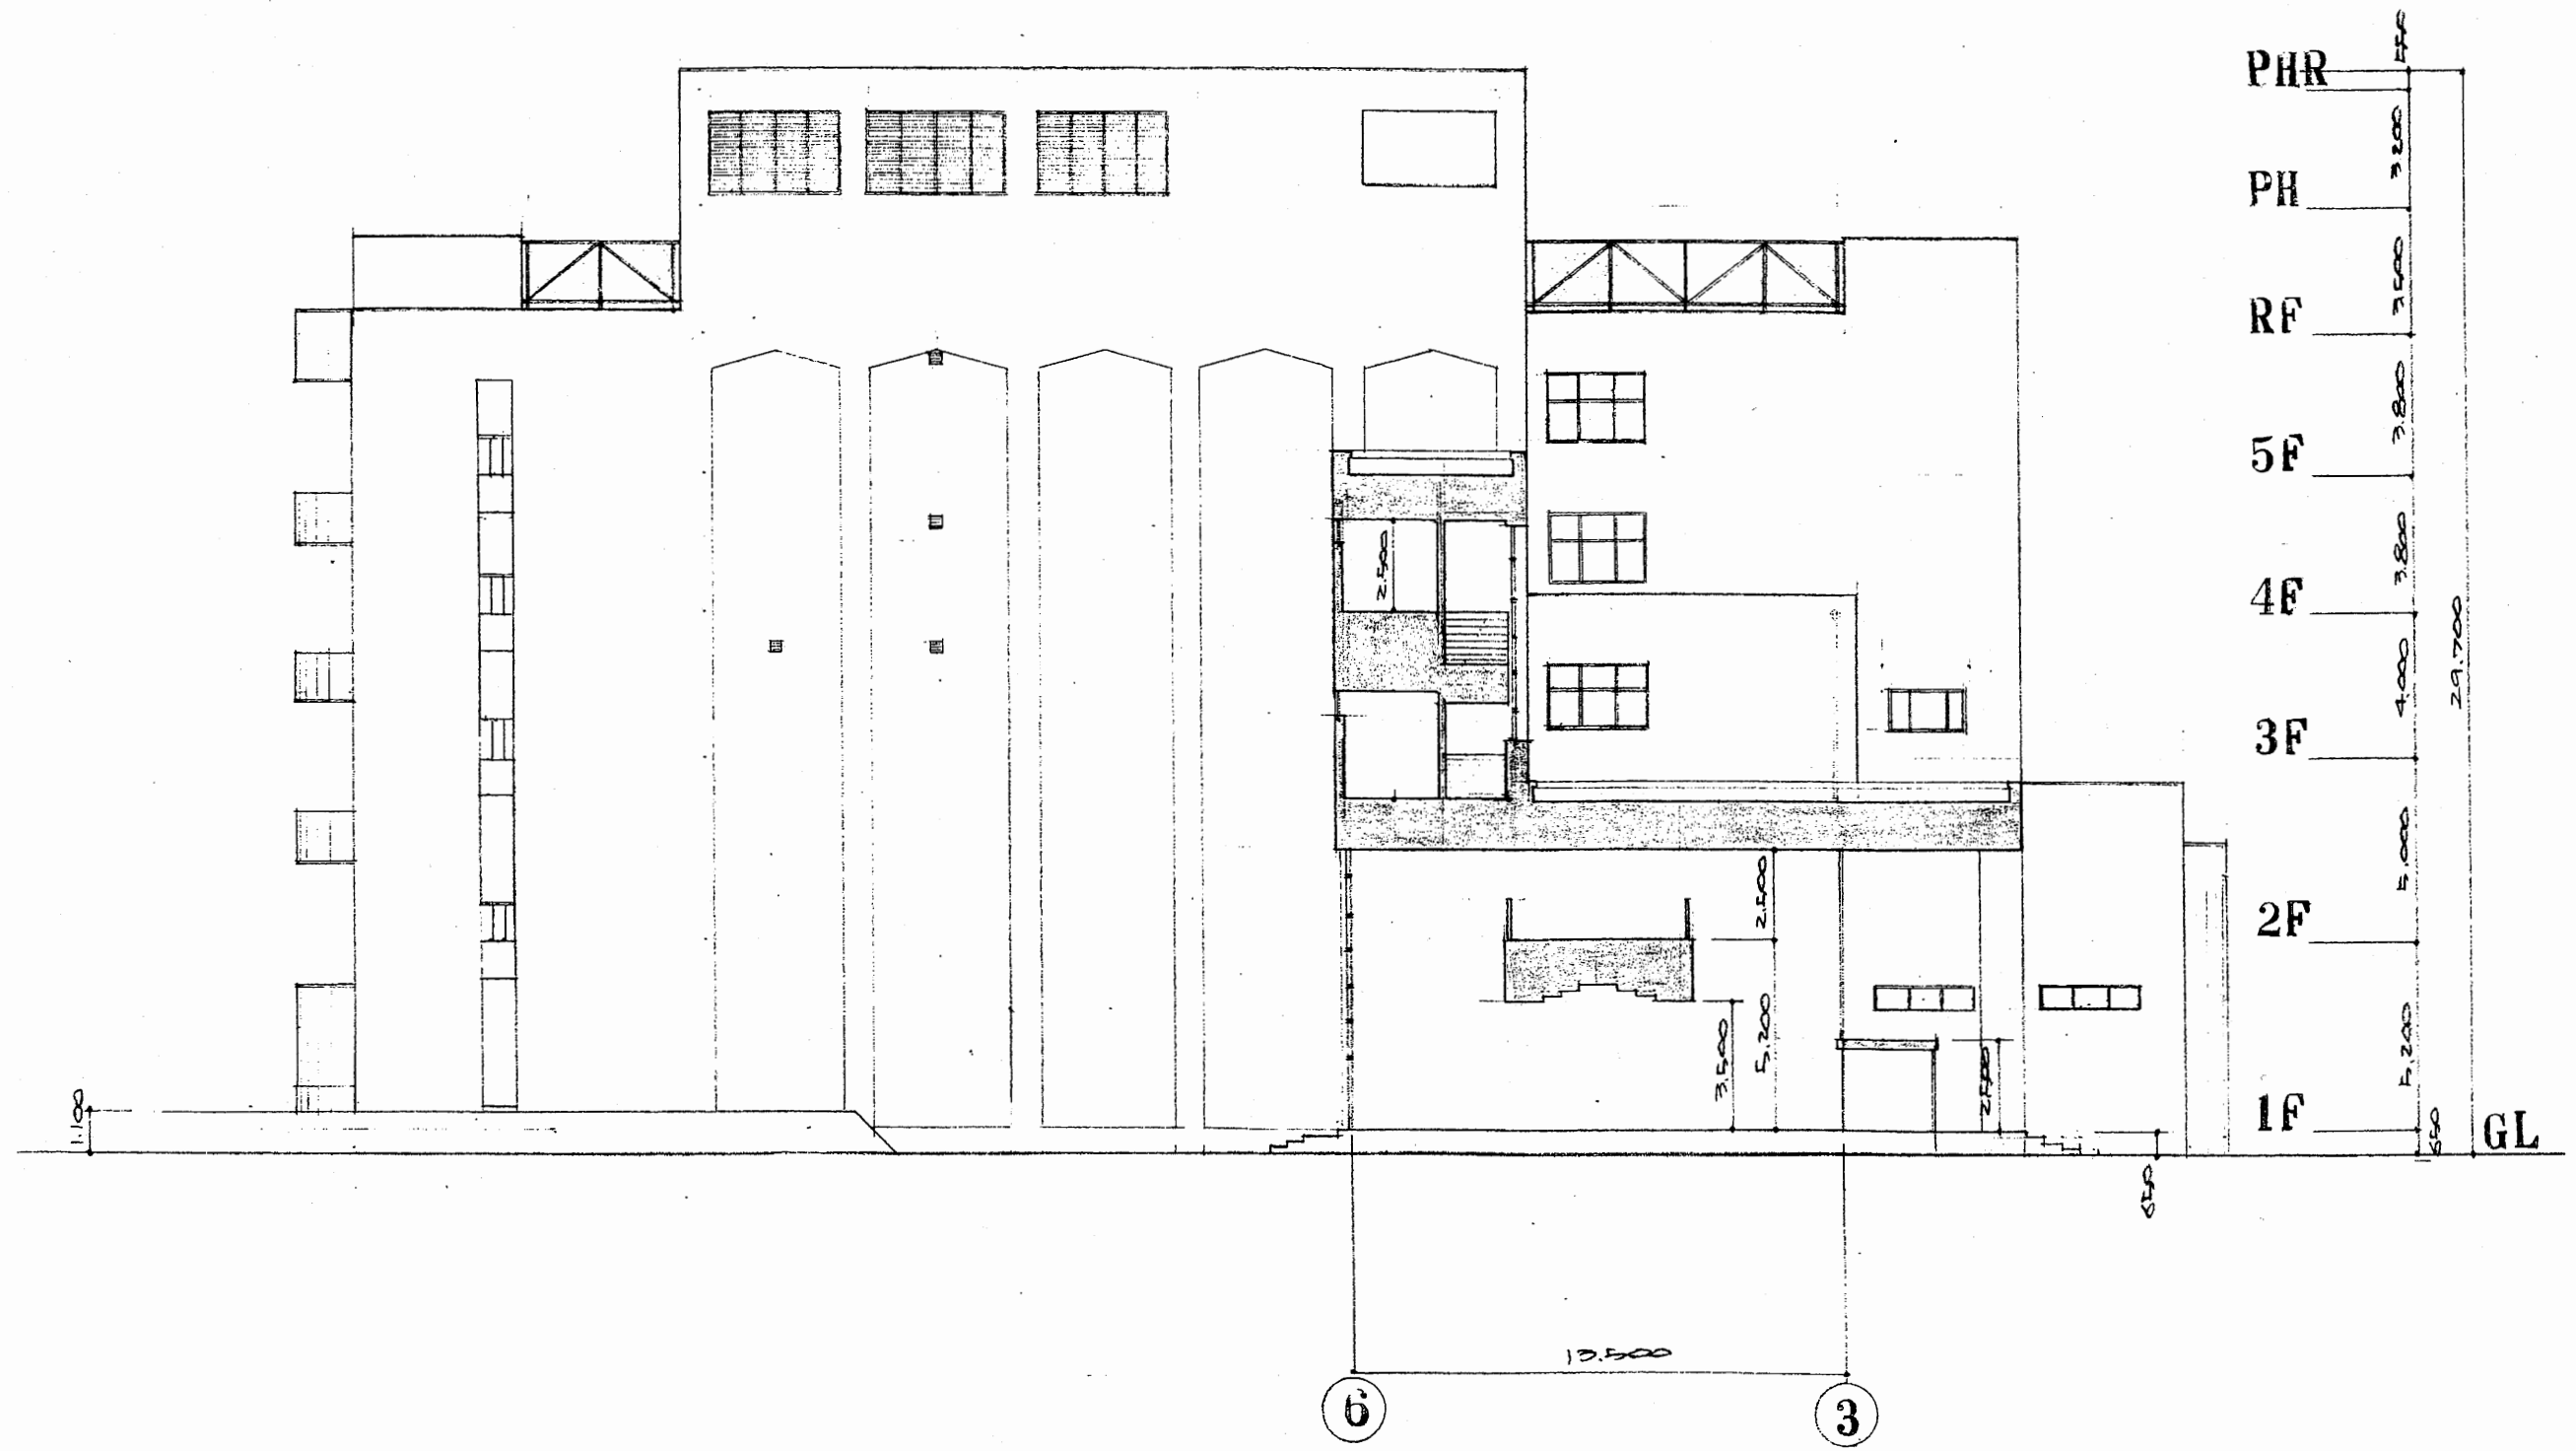

北 立 面 図

博物館


工事名	市立中央図書館ほか7か所 建築基準法第12条点検業務委託			設計者資格 氏名	級建築士登録第 号			課長	主査等	担当者	横須賀市 財務部 FM推進課
図面名称	立面図	図番	縮尺	作図	平成	年	月	日			

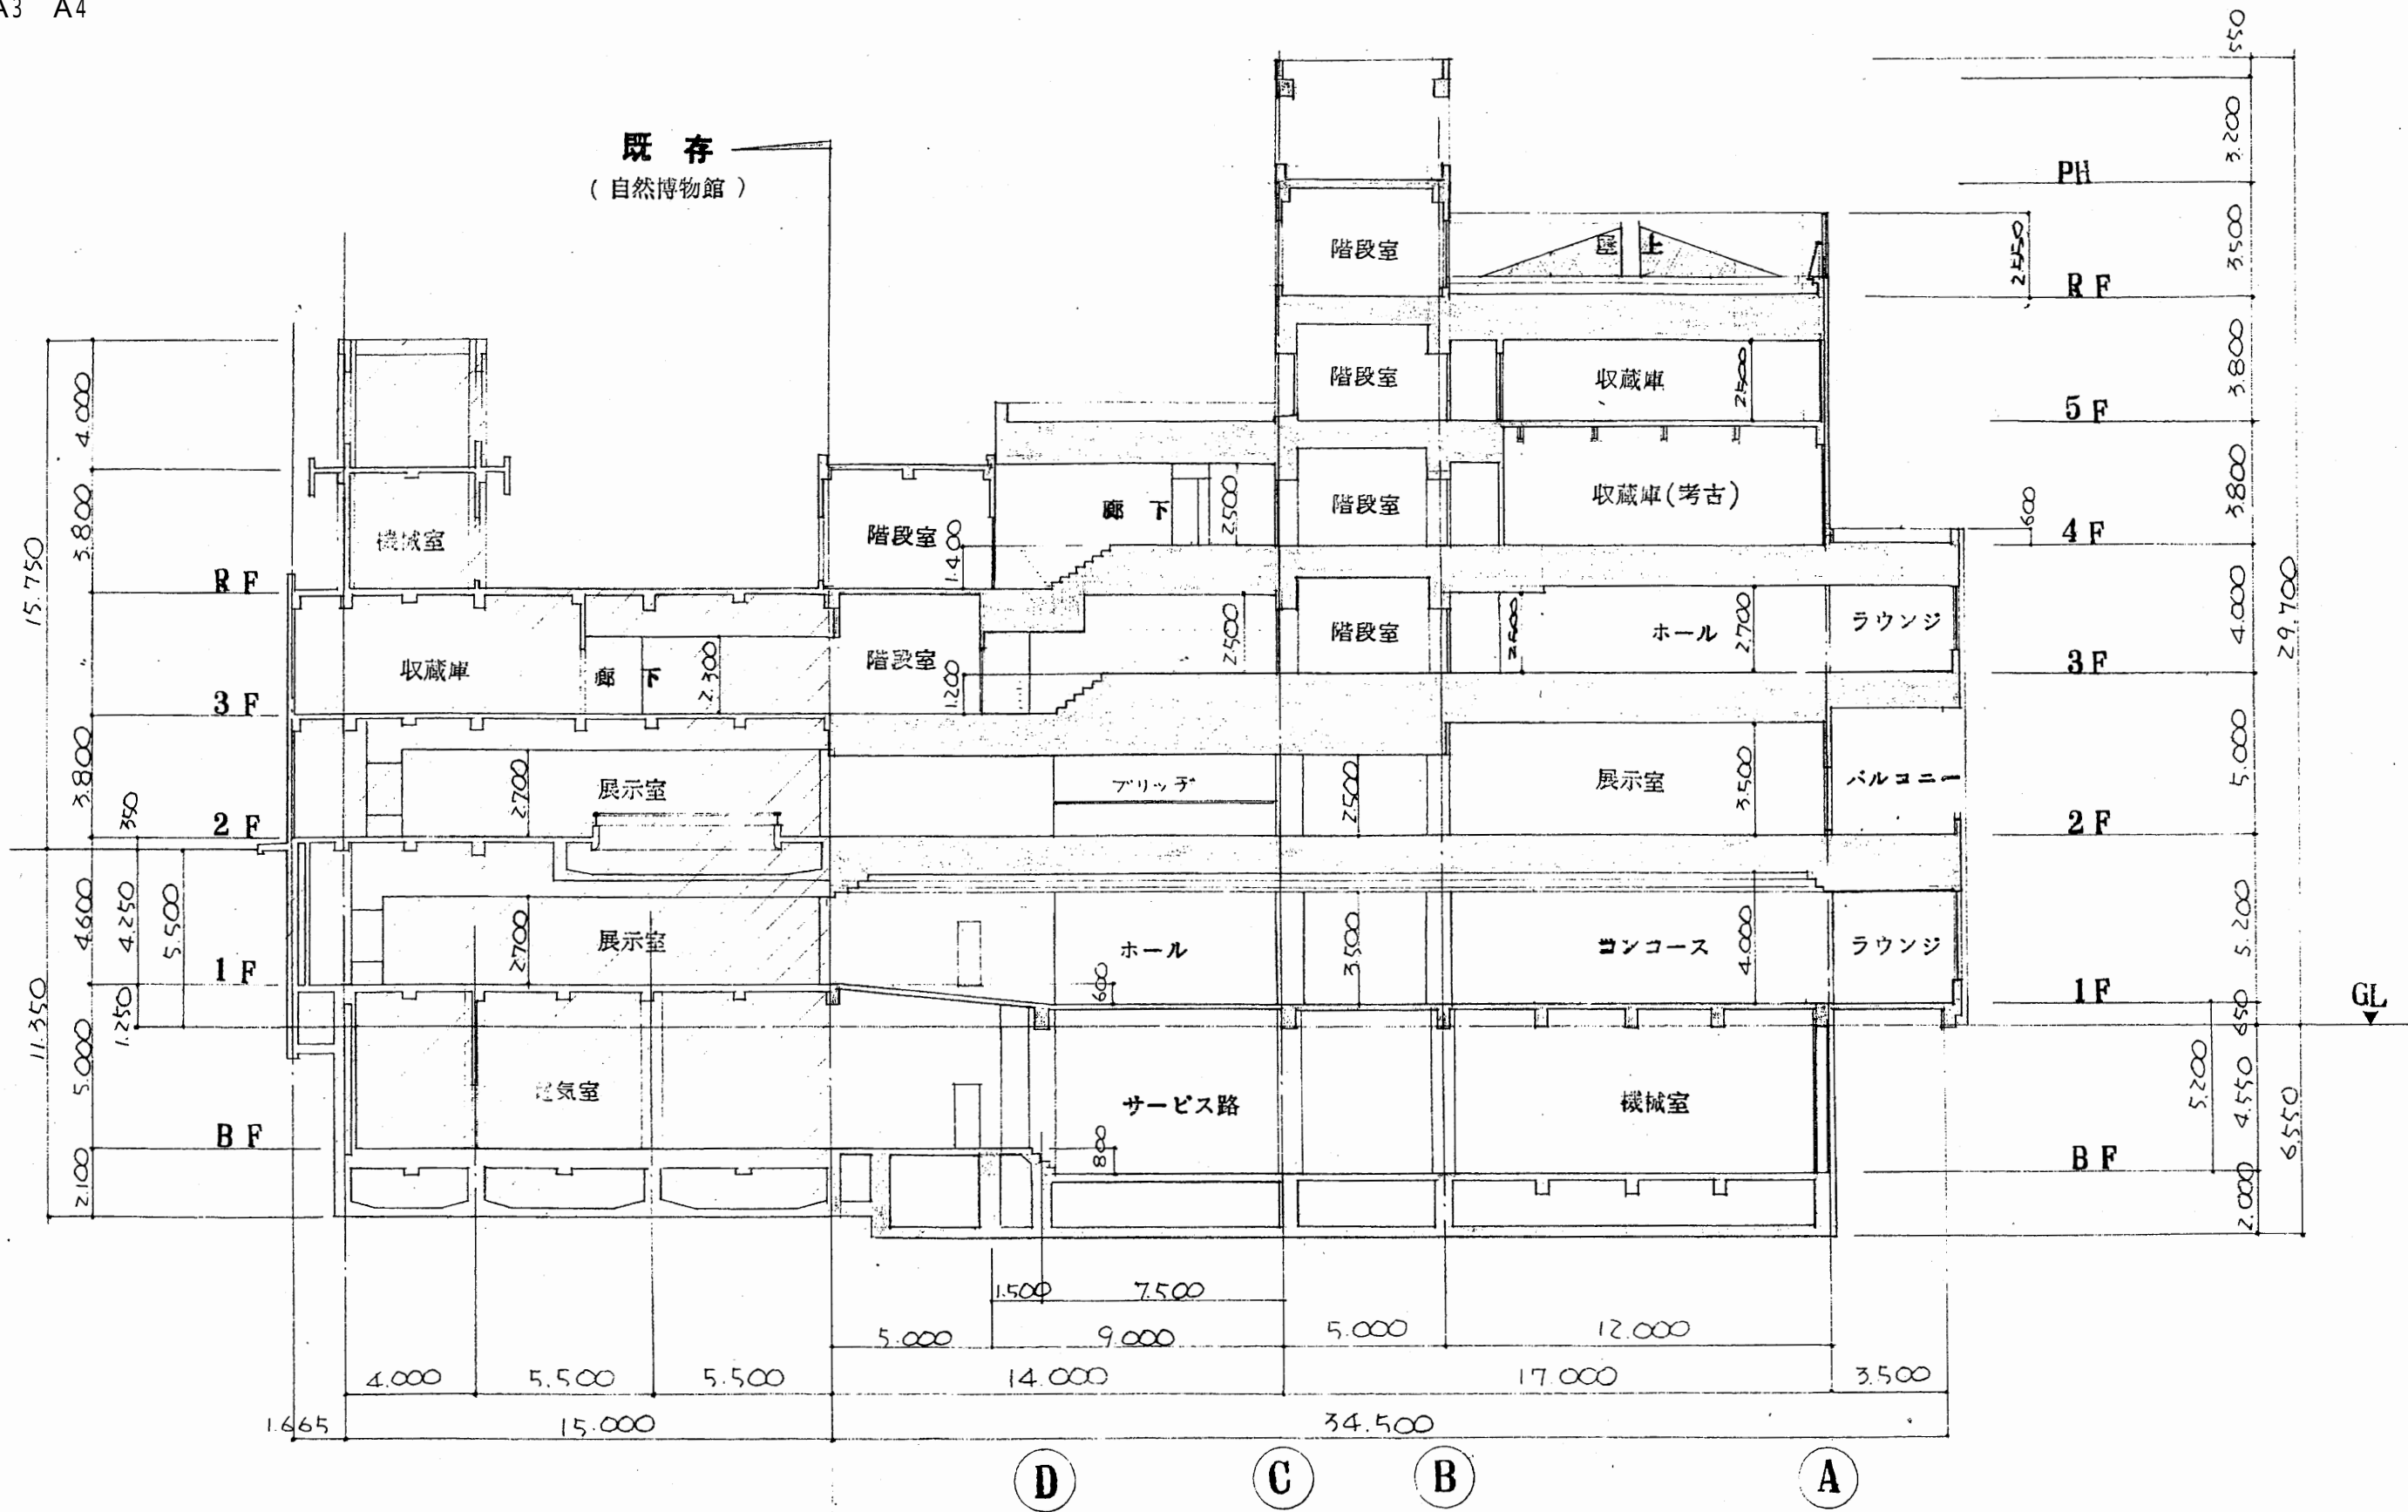

断面図 S 1:200


博物館

工事名	市立中央図書館ほか7か所 建築基準法第12条点検業務委託			設計者資格氏名	級建築士登録第 号		課長	主査等	担当者	横須賀市 財務部 FM推進課
図面名称	断面図	図番	縮尺	作図	平成	年 月 日				

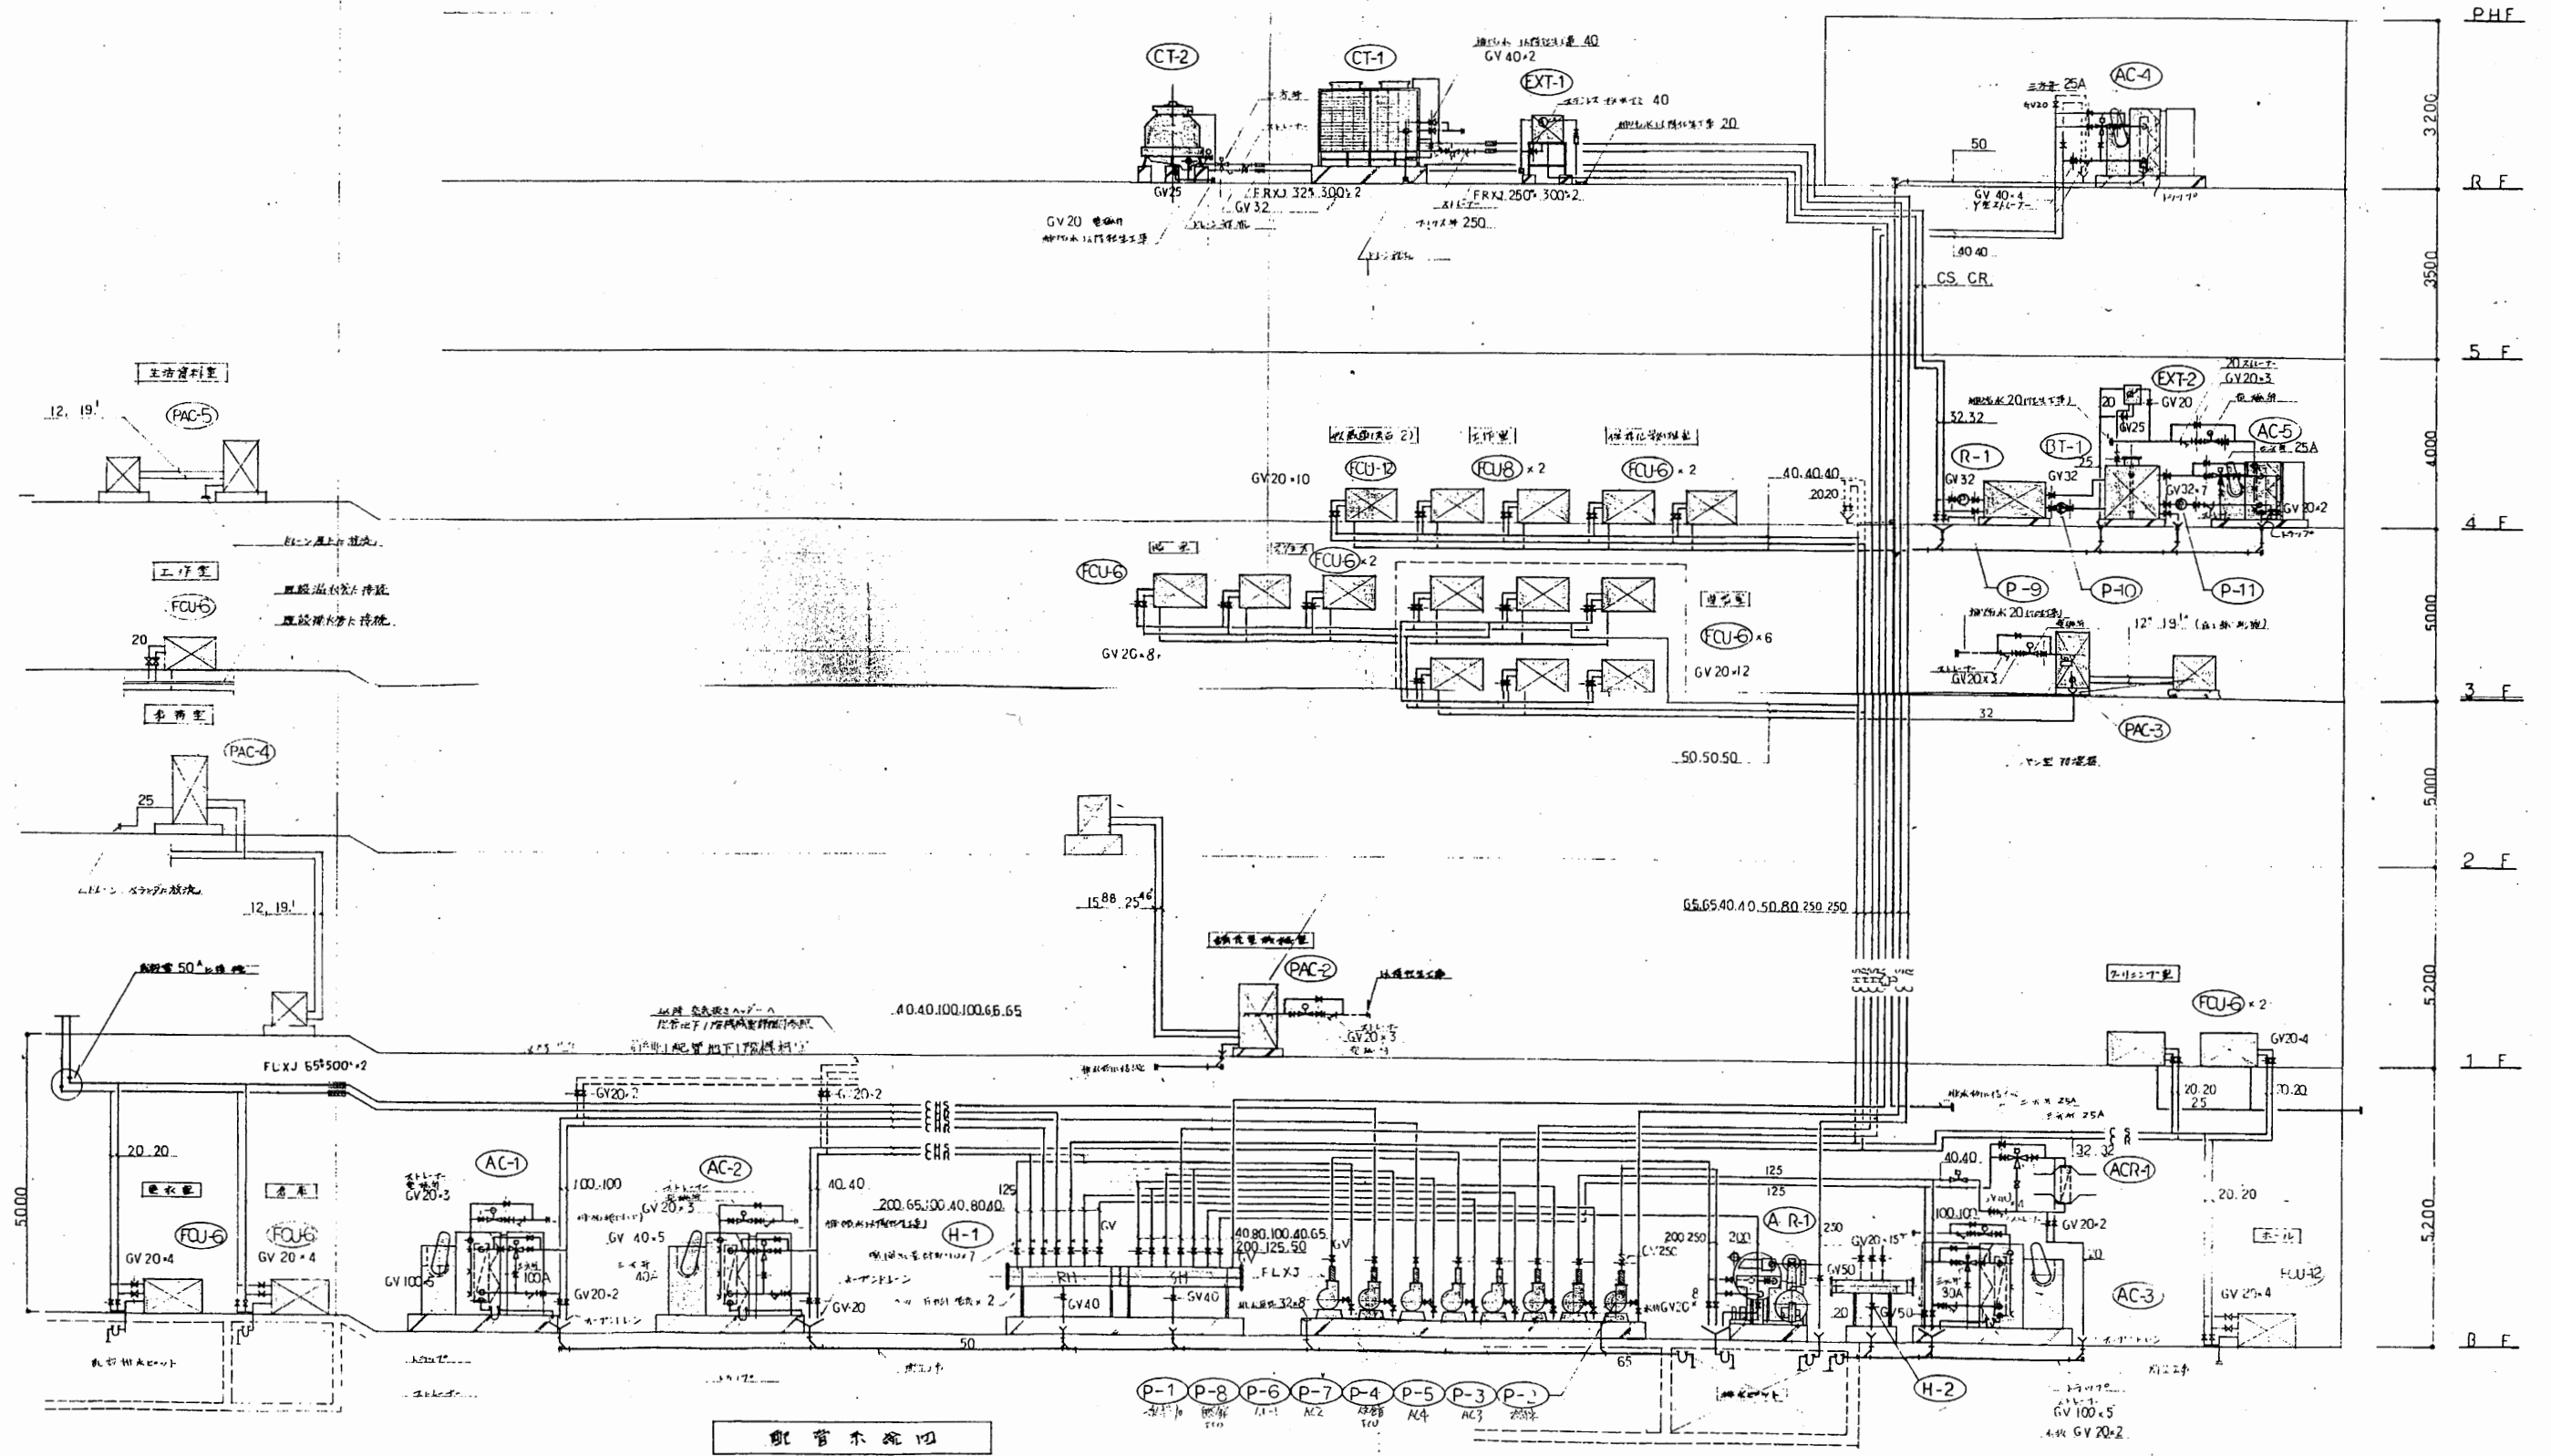


博物館

工事名	市立中央図書館ほか7か所 建築基準法第12条点検業務委託		設計者資格 氏名	級建築士登録第 号		課長	主査等	担当者	横須賀市 財務部 FM推進課
図面名称	配管系統図	図番	縮尺	作図	平成 年 月 日				

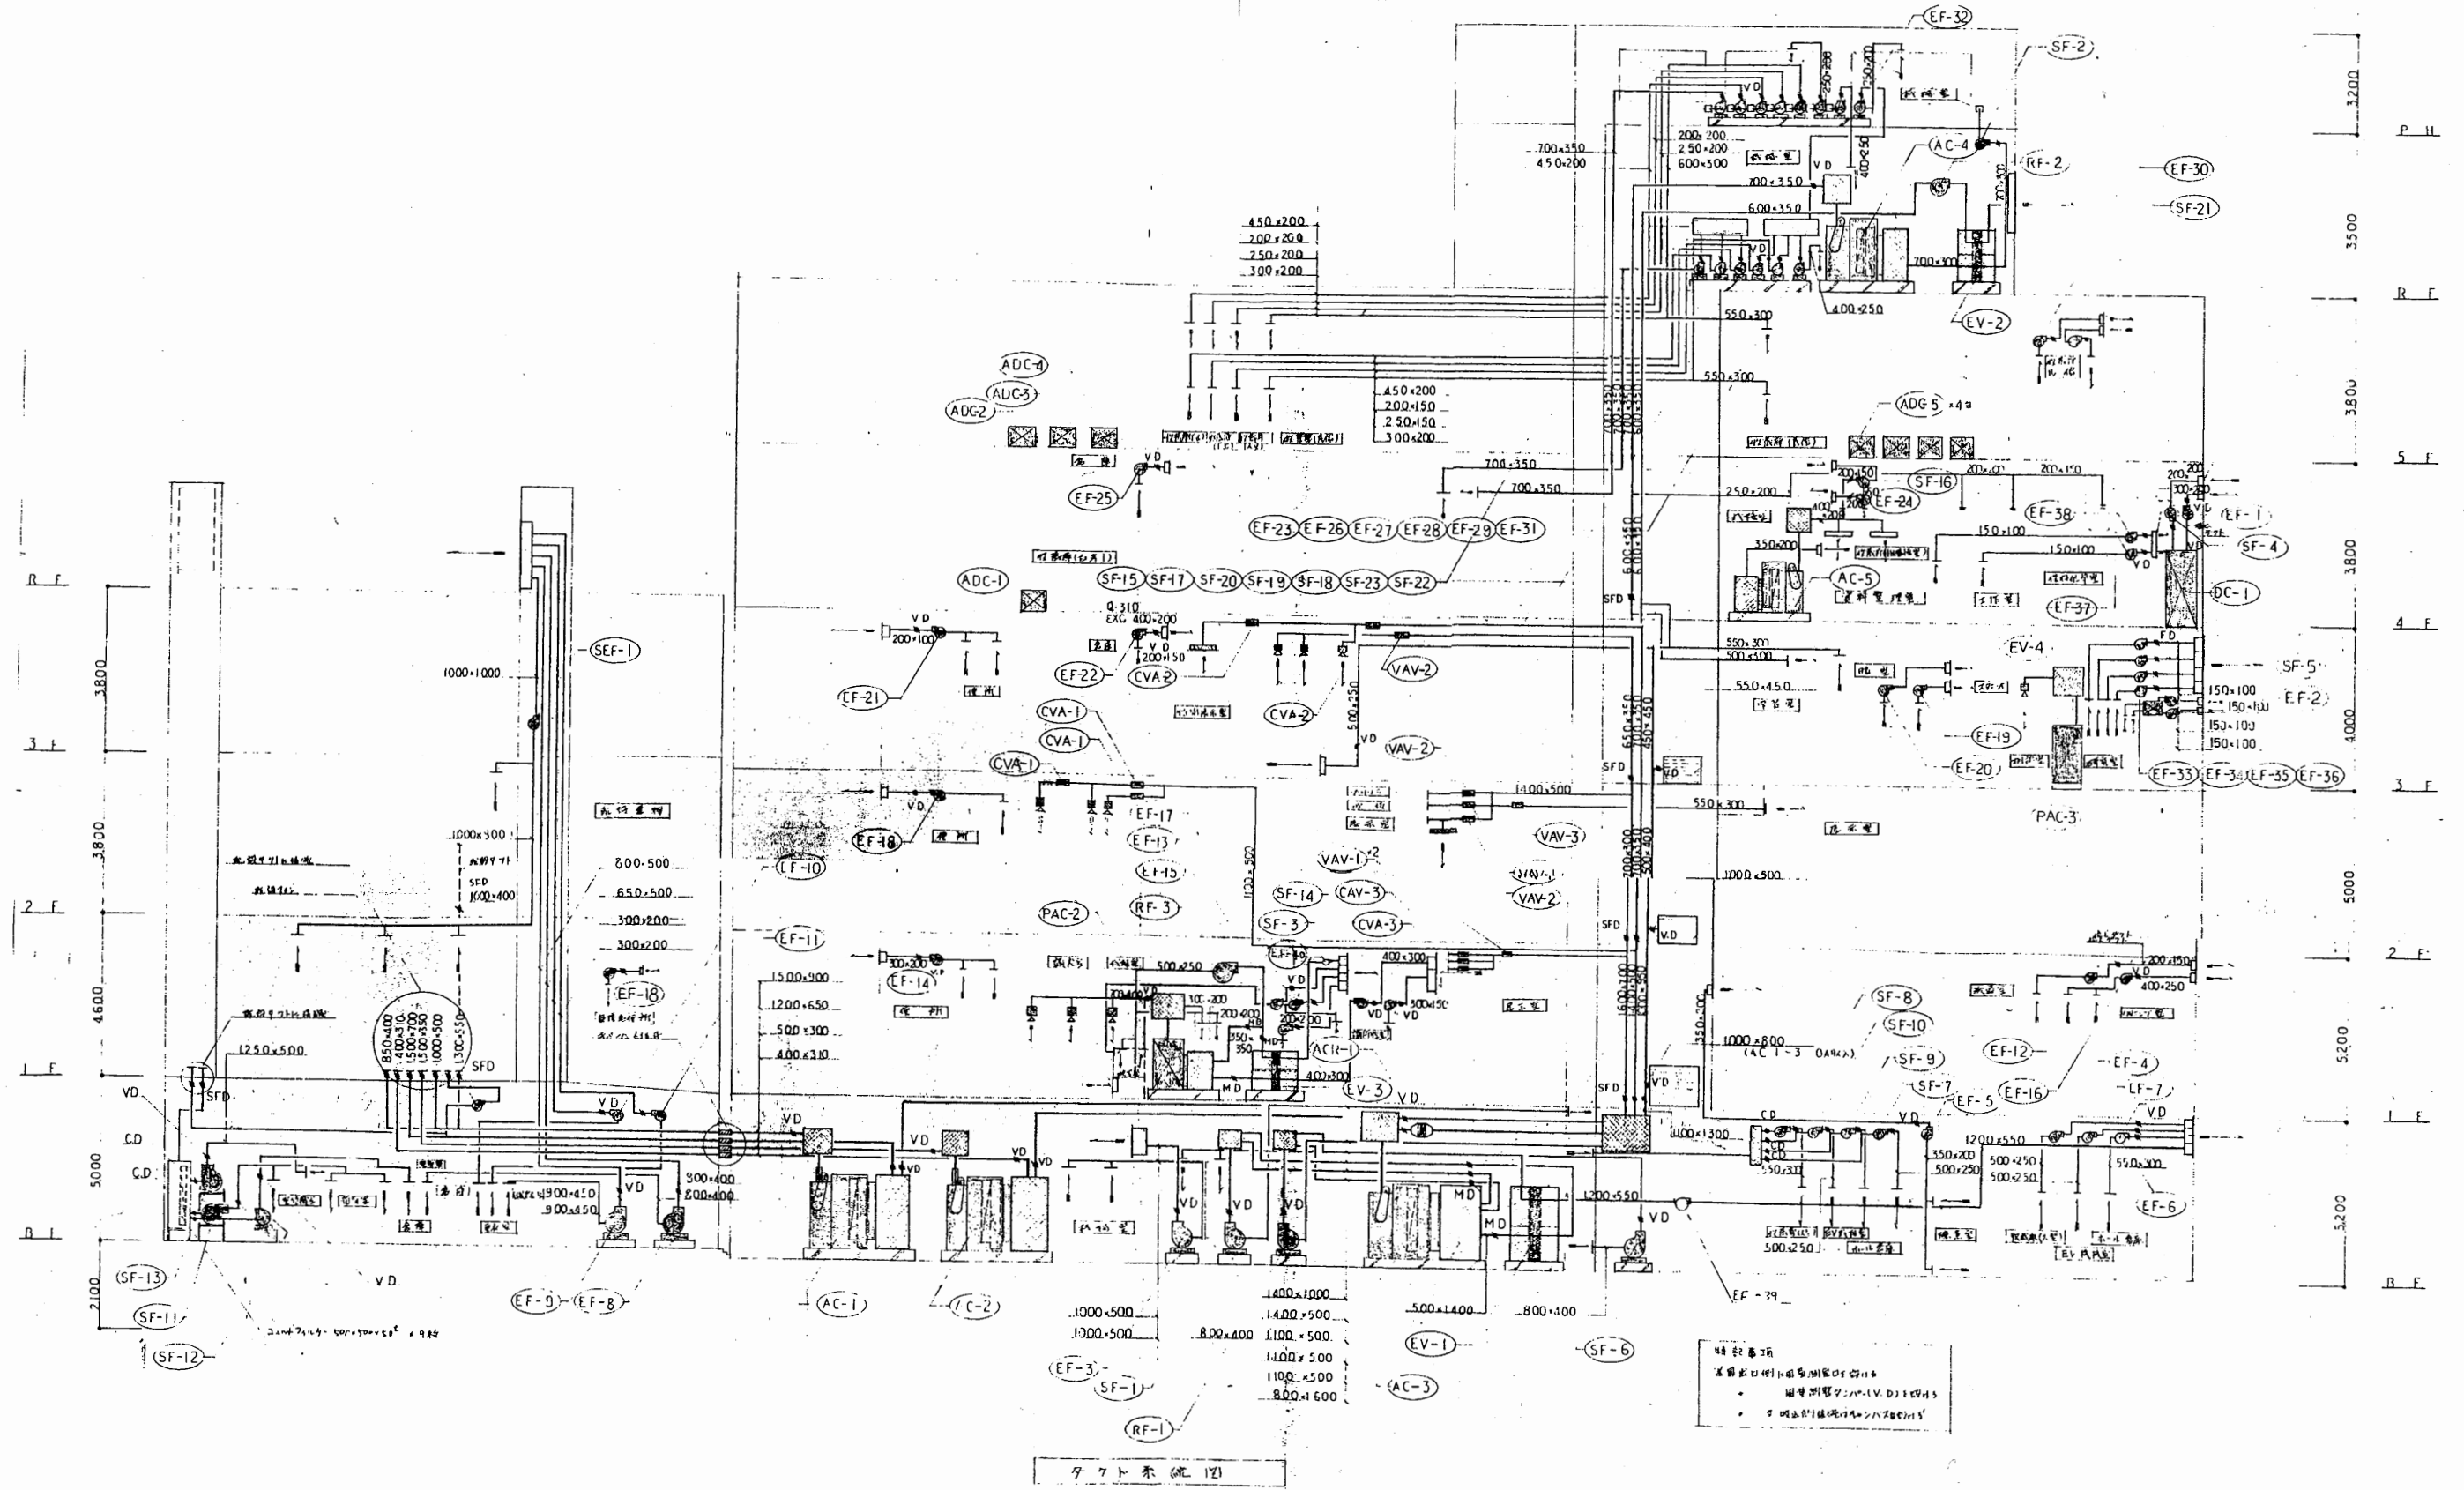

工事名	市立中央図書館ほか7か所 建築基準法第12条点検業務委託		設計者資格 氏名	級建築士登録第 _____ 号		課長	主査等	担当者	横須賀市 財務部 FM推進課
図面名称	ダクト系統図	図番	縮尺	作図	平成 年 月 日				

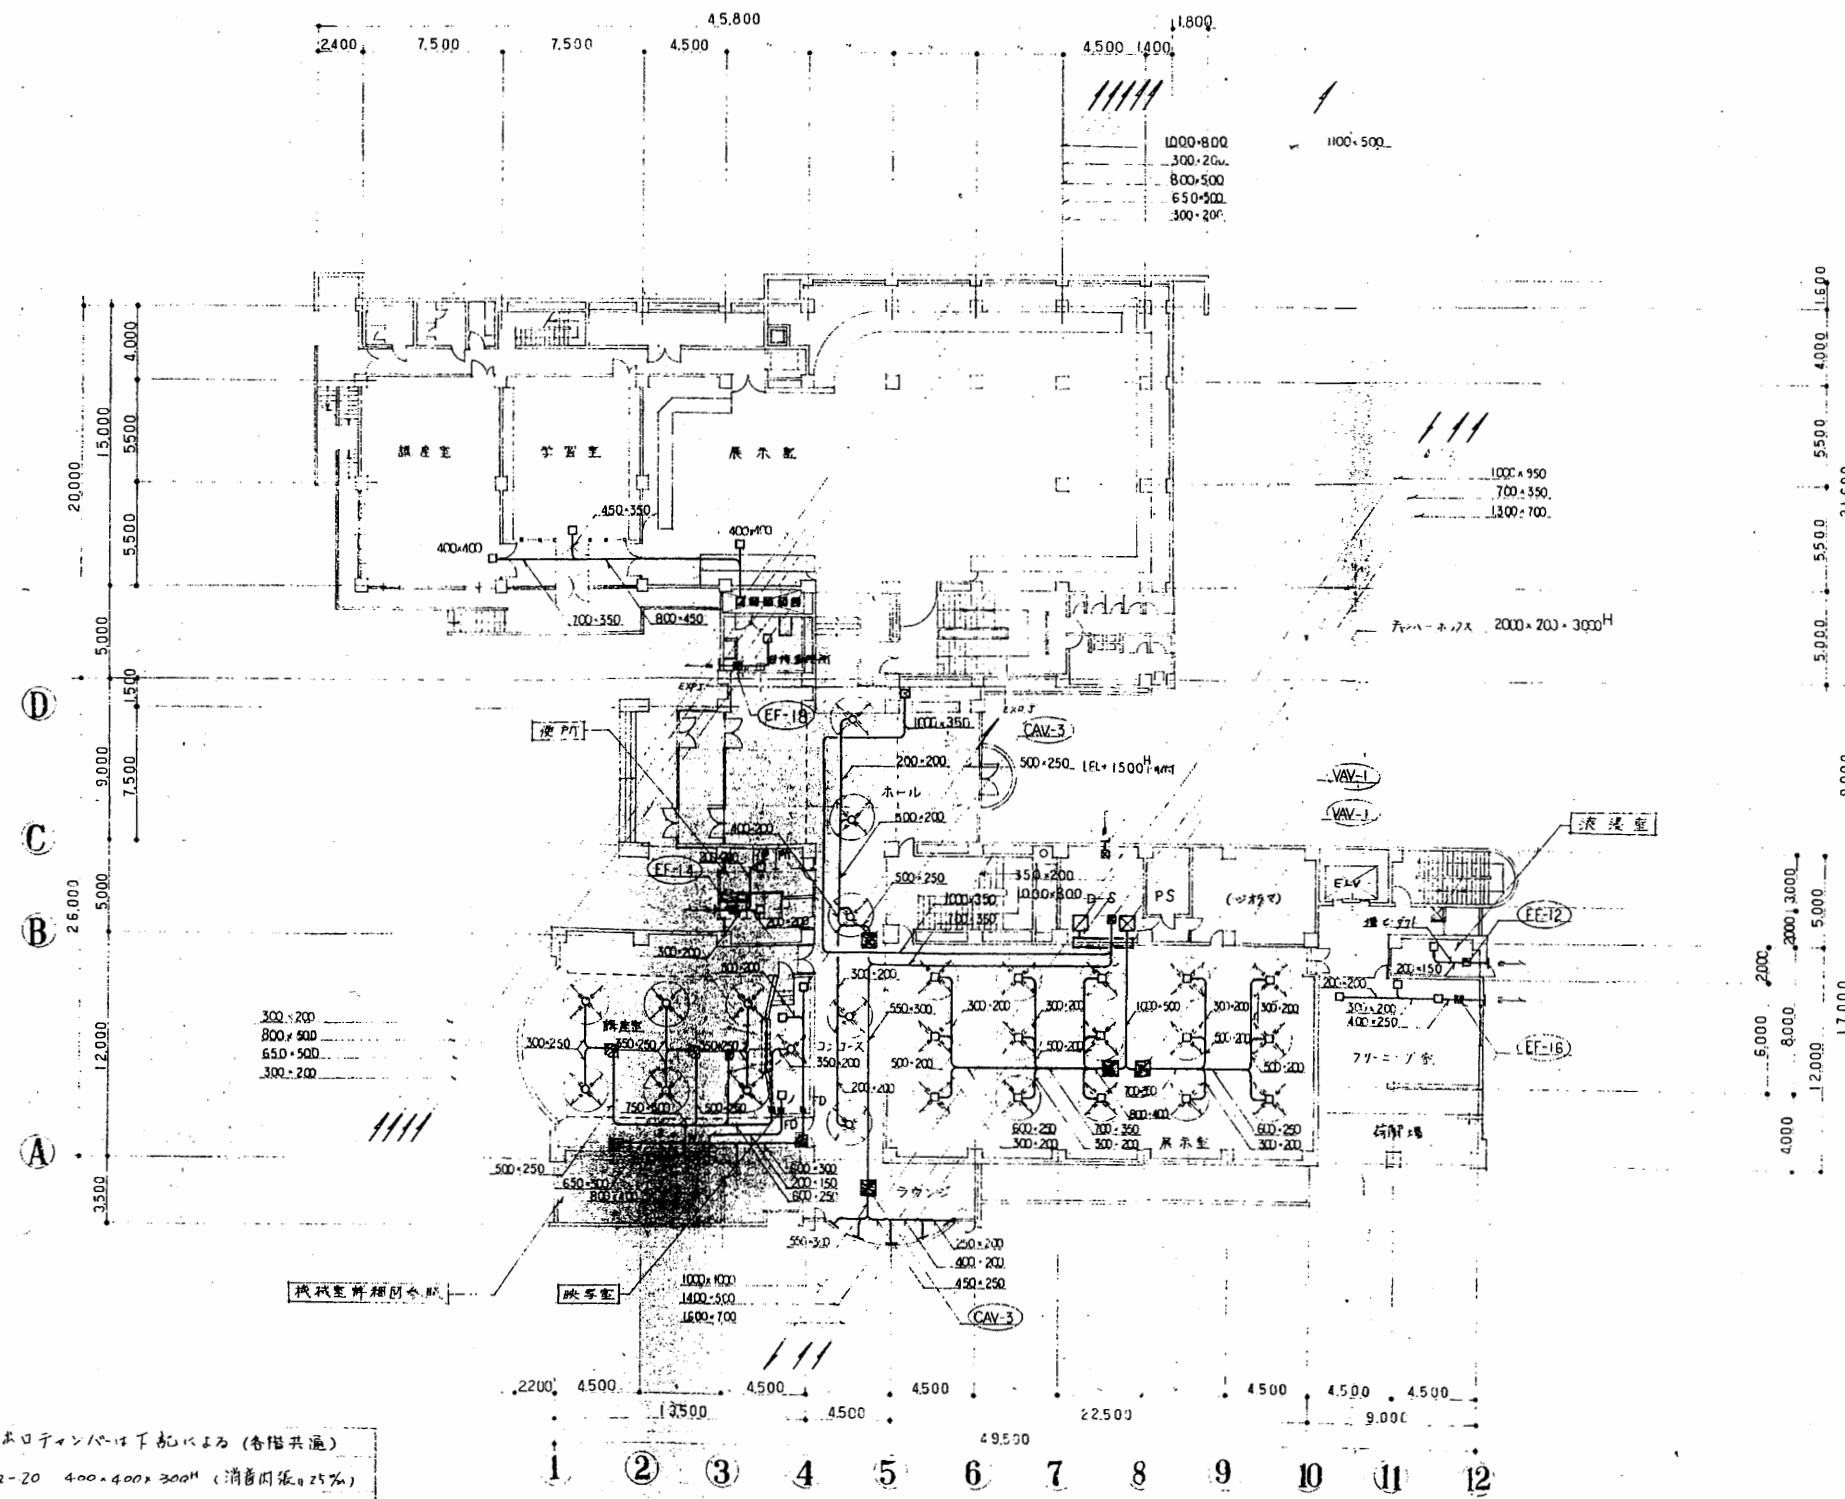


男子トイレ HS 250×250 Q 397 CMH	女子トイレ EXG 600×600 (健康1等) Q 397 CMH	
男子便所 HS 250×250 Q 480 CMH	講義室 C 2 30 Q 826 CMH	講義室 R S 3000×700 Q 4956 CMH (健康1等)
女子便所 HS 250×250 Q 430 CMH	展示室 C 2 25 Q 870 CMH	
便所 EXG 600×600 Q 910 CMH (健康1等)	展示室 HS 350×350 Q 450 CMH	展示室 HS 300×300 Q 420 CMH
クリニック室 HS 350×200 Q 500 CMH	ジョウズ C 2 20 Q 350 CMH	
クリニック室 EXG 600×600 Q 1500 (健康1等)	ラウンジ BL-D 1500 Q 496 CMH プラスチック 1500×300×30 × 5	
洗浴室 (床下) H 270×150 Q 220 CMH	展示室 E 2 25 Q 690 CMH × 15	
洗浴室 (床下) EXG 300×300 Q 220 CMH	展示室 R S 3400×1500 H Q 2500 CMH	
煙火室 EXG 600×600 Q 1140 CMH (健康1等)		

特記1. 吹上げファンは下記による (各階共通)
 C2-20 400×400×300 (消費円張25%)
 C2-25 450×450×300 ()
 C2-30 500×500×300 ()
 2 1~3階の展示室の天井内は露出仕様とす。


ダクト1階平面図

工事名 市立中央図書館ほか7か所 建築基準法第12条点検業務委託	設計者資格 氏名	級建築士登録第 号	課長	主査等	担当者	横須賀市 財務部 FM推進課
図面名称 ダクト1階平面図	図番	縮尺	作図	平成 年 月 日		

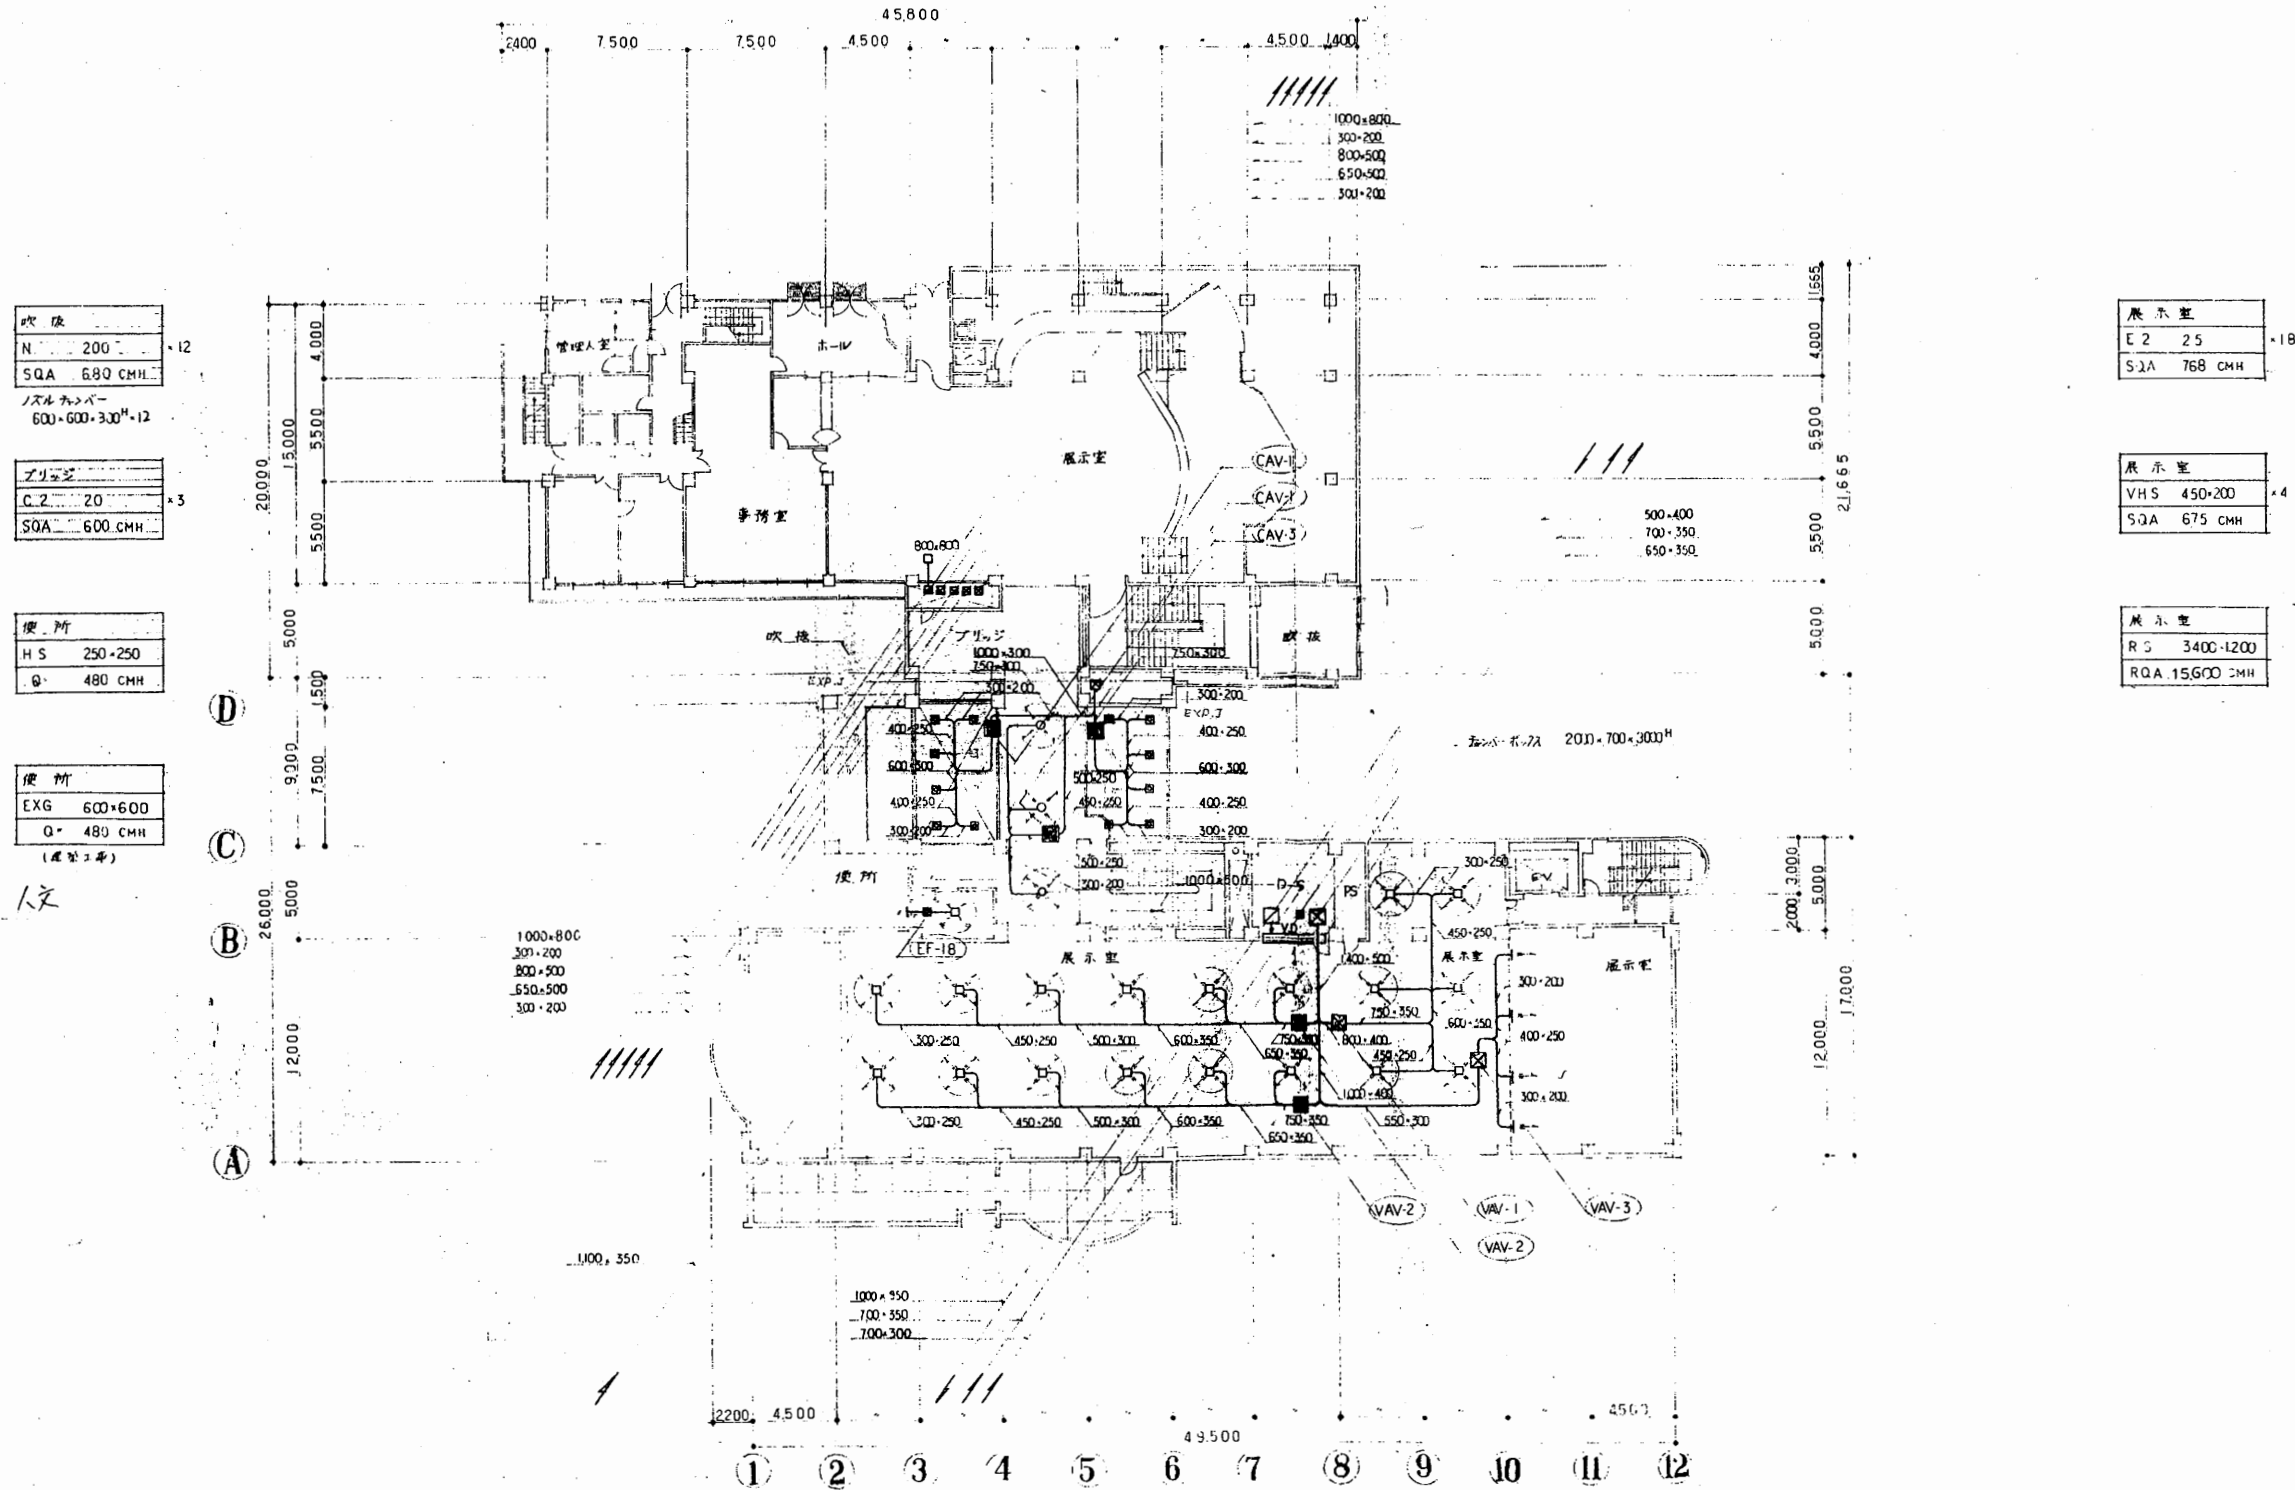


ダクト2階平面図

工事名	市立中央図書館ほか7か所 建築基準法第12条点検業務委託			設計者資格 氏名	級建築士登録第 号			課長	主査等	担当者	横須賀市 財務部 FM推進課
図面名称	ダクト2階平面図	図番	縮尺	作図	平成	年	月	日			

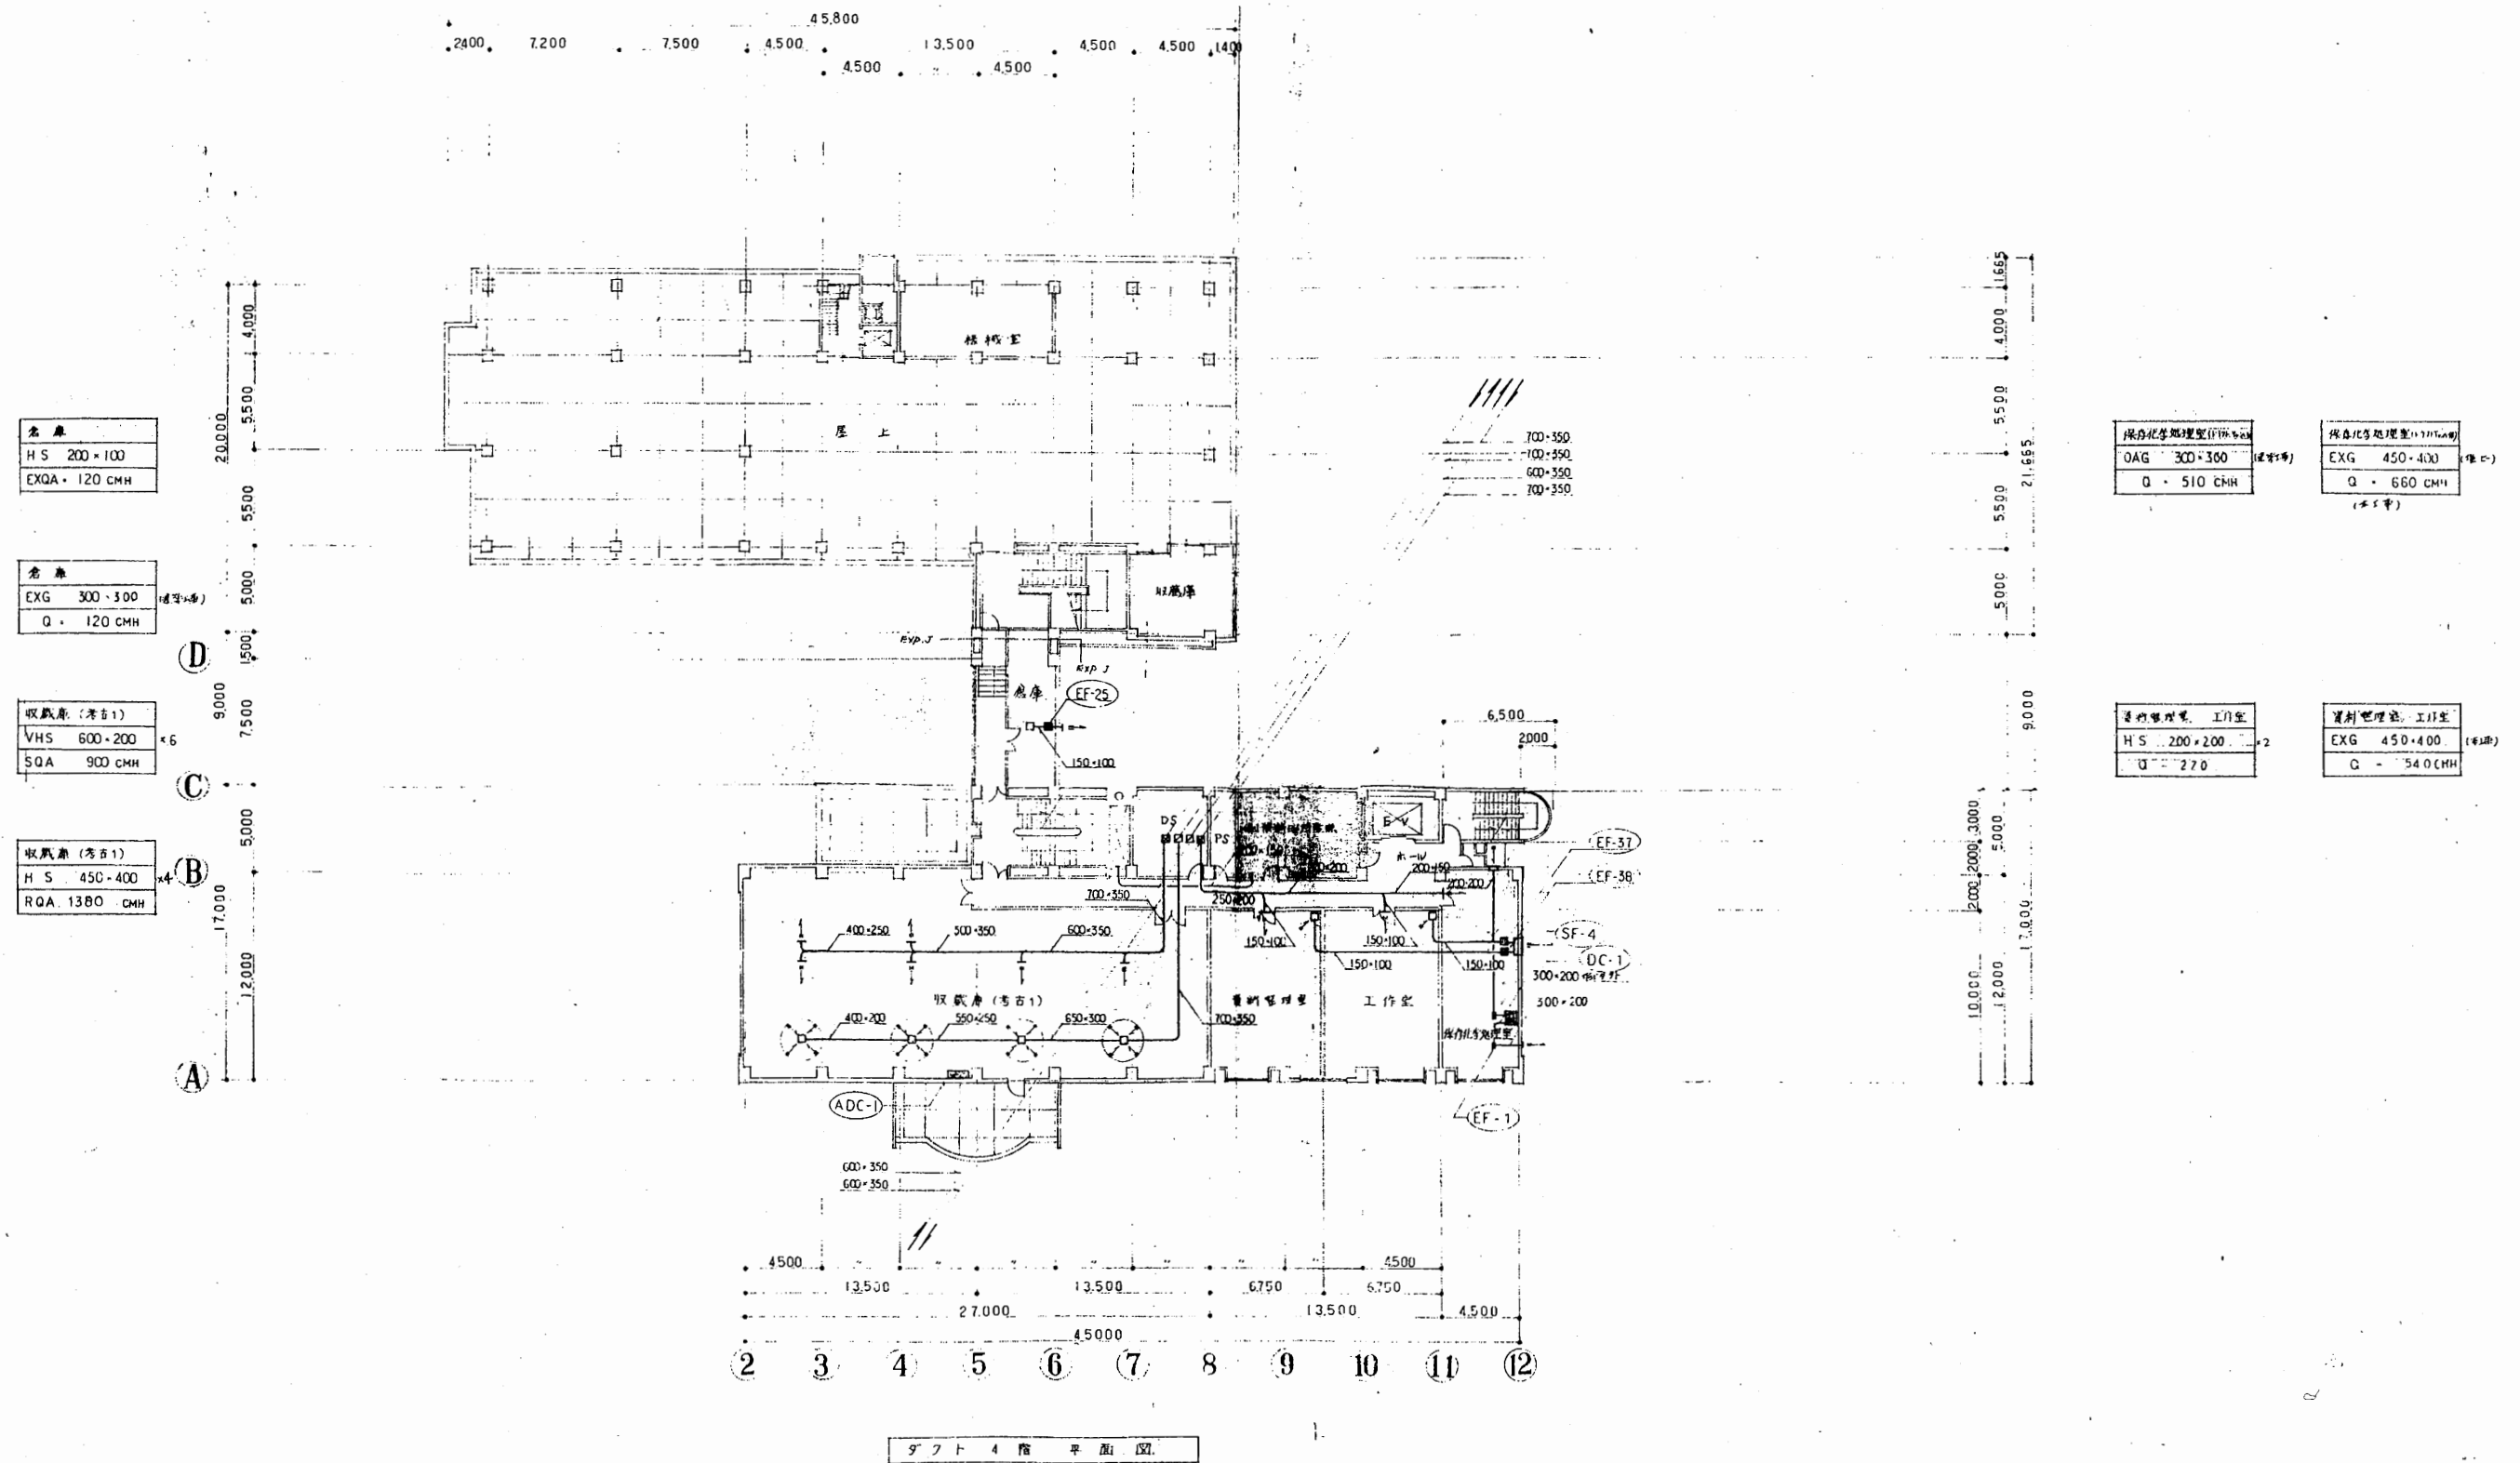


工事名	市立中央図書館ほか7か所 建築基準法第12条点検業務委託			設計者資格 氏名	級建築士登録第 _____ 号			課長	主査等	担当者	横須賀市 財務部 FM推進課
図面名称	ダクト4階階平面図	図番	縮尺	1:200	作図	平成 年 月 日					

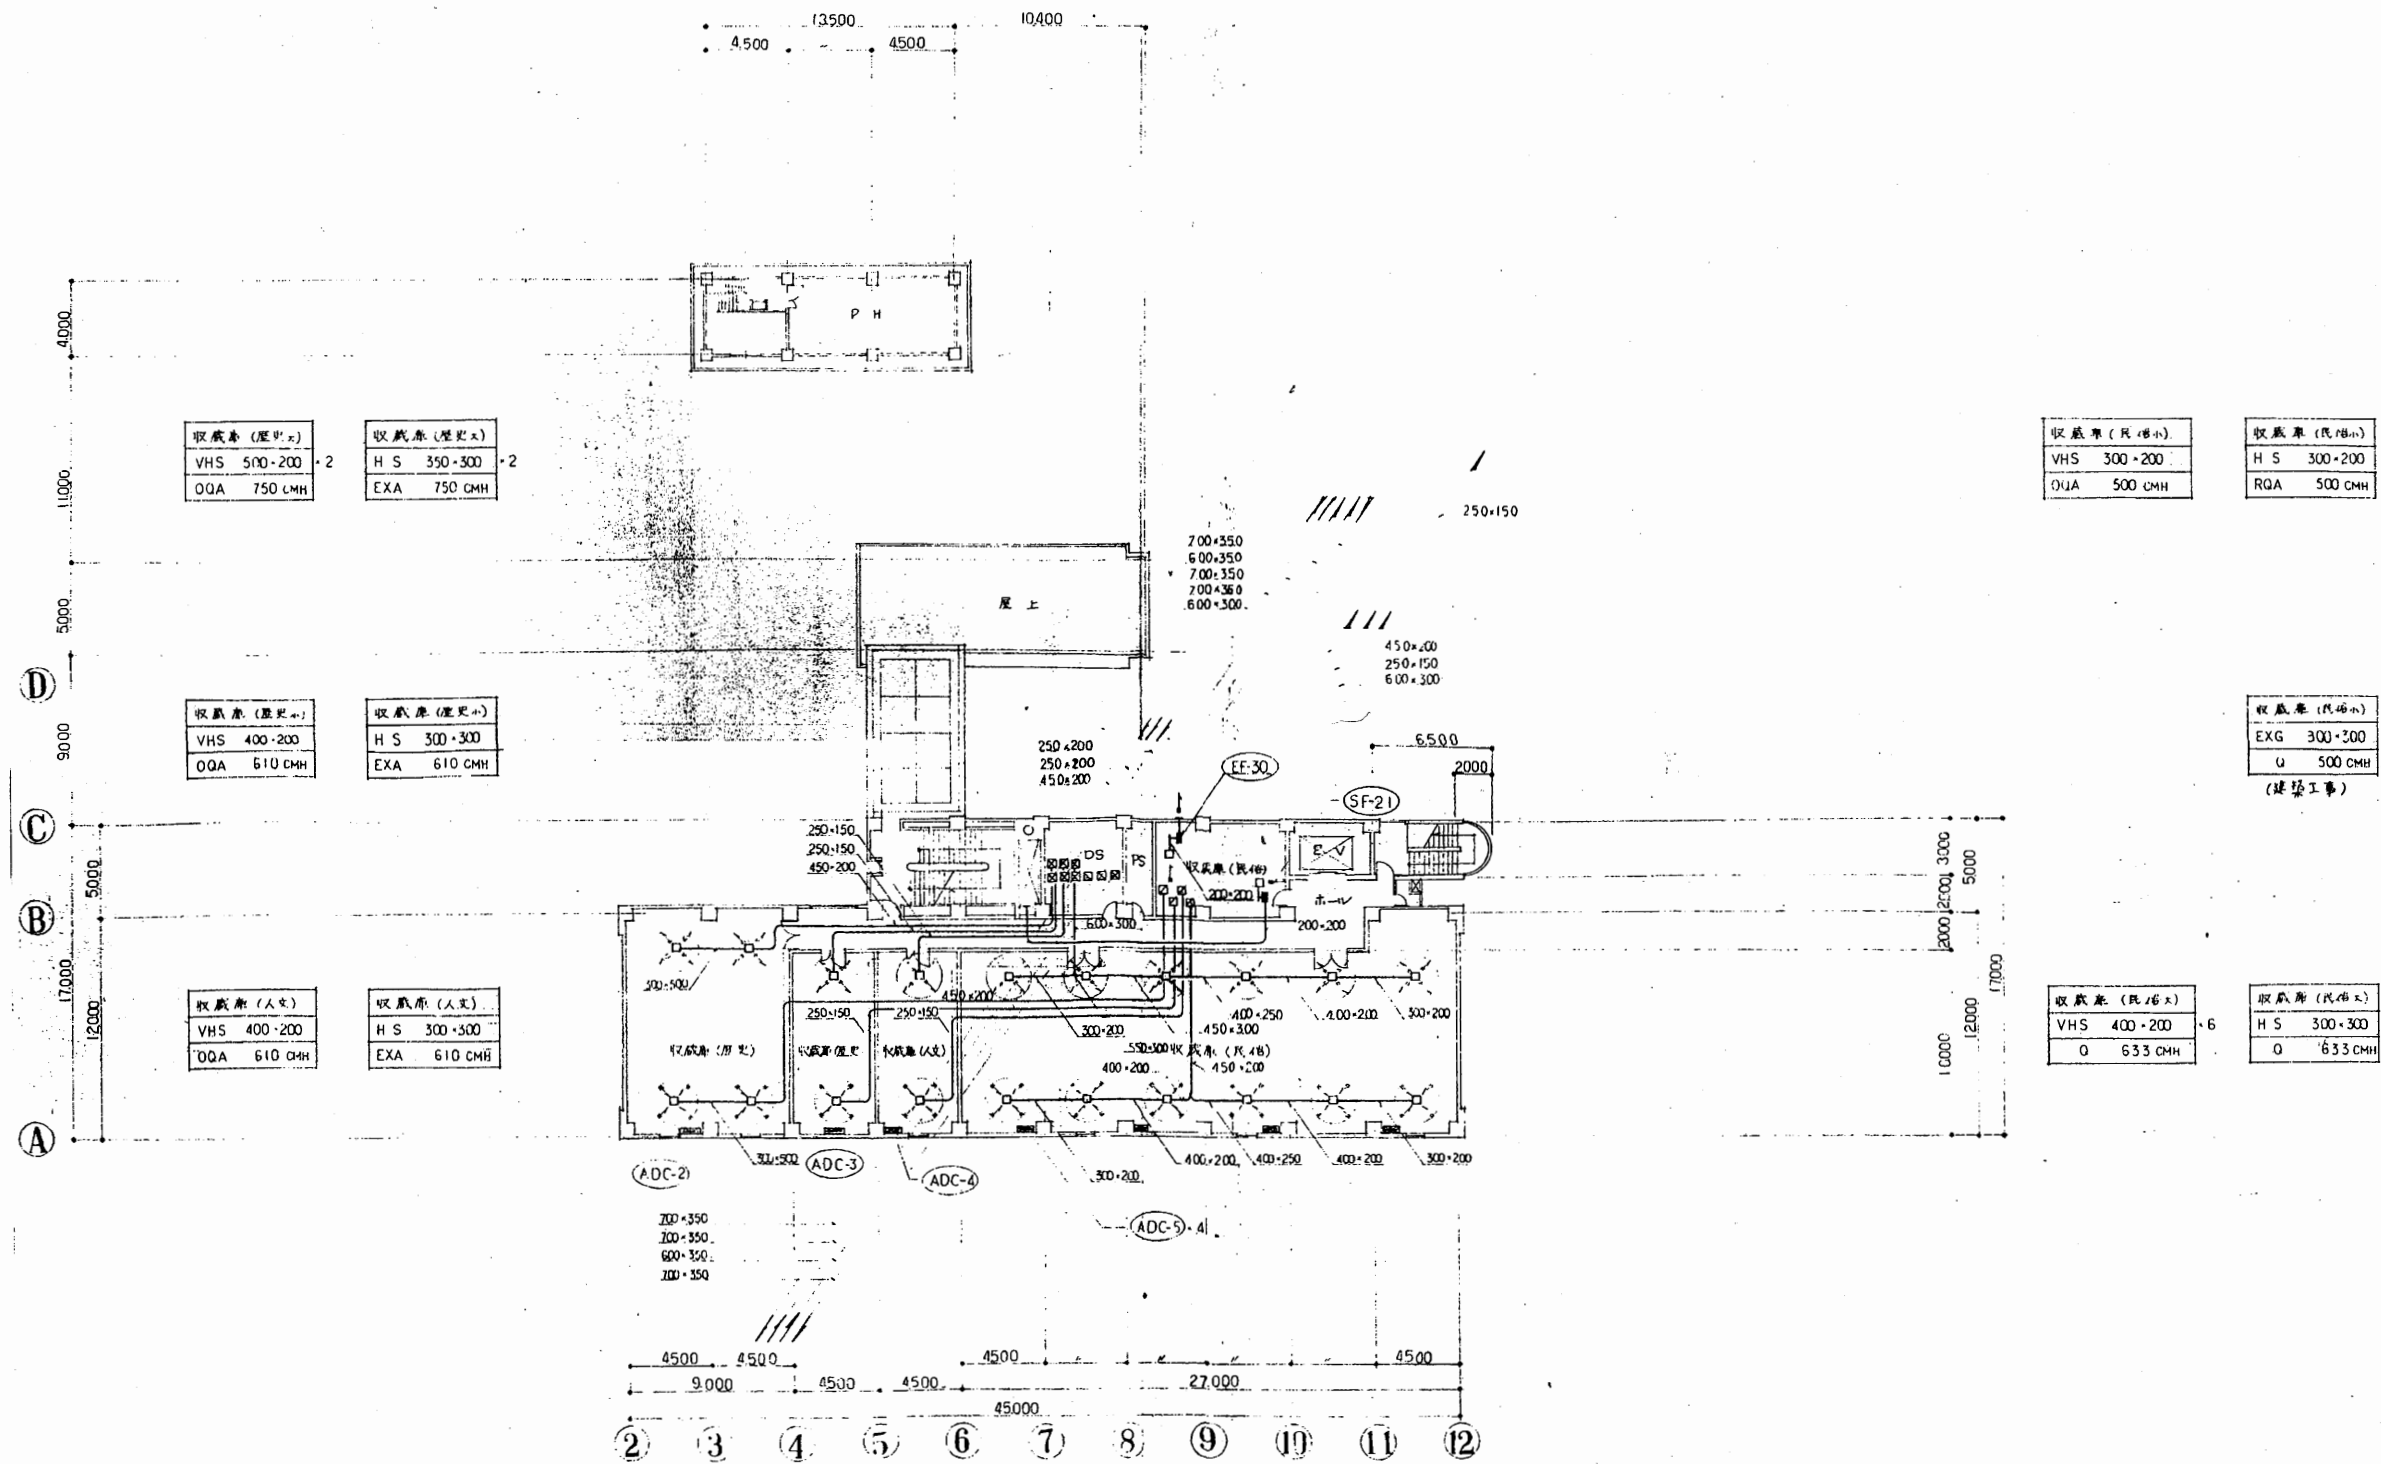


ダクト5階平面図

工事名	市立中央図書館ほか7か所 建築基準法第12条点検業務委託		設計者資格 氏名	級建築士登録第 号		課長	主査等	担当者	横須賀市 財務部 FM推進課
図面名称	ダクト5階平面図	図番	縮尺	1:200	作図	平成 年 月 日			

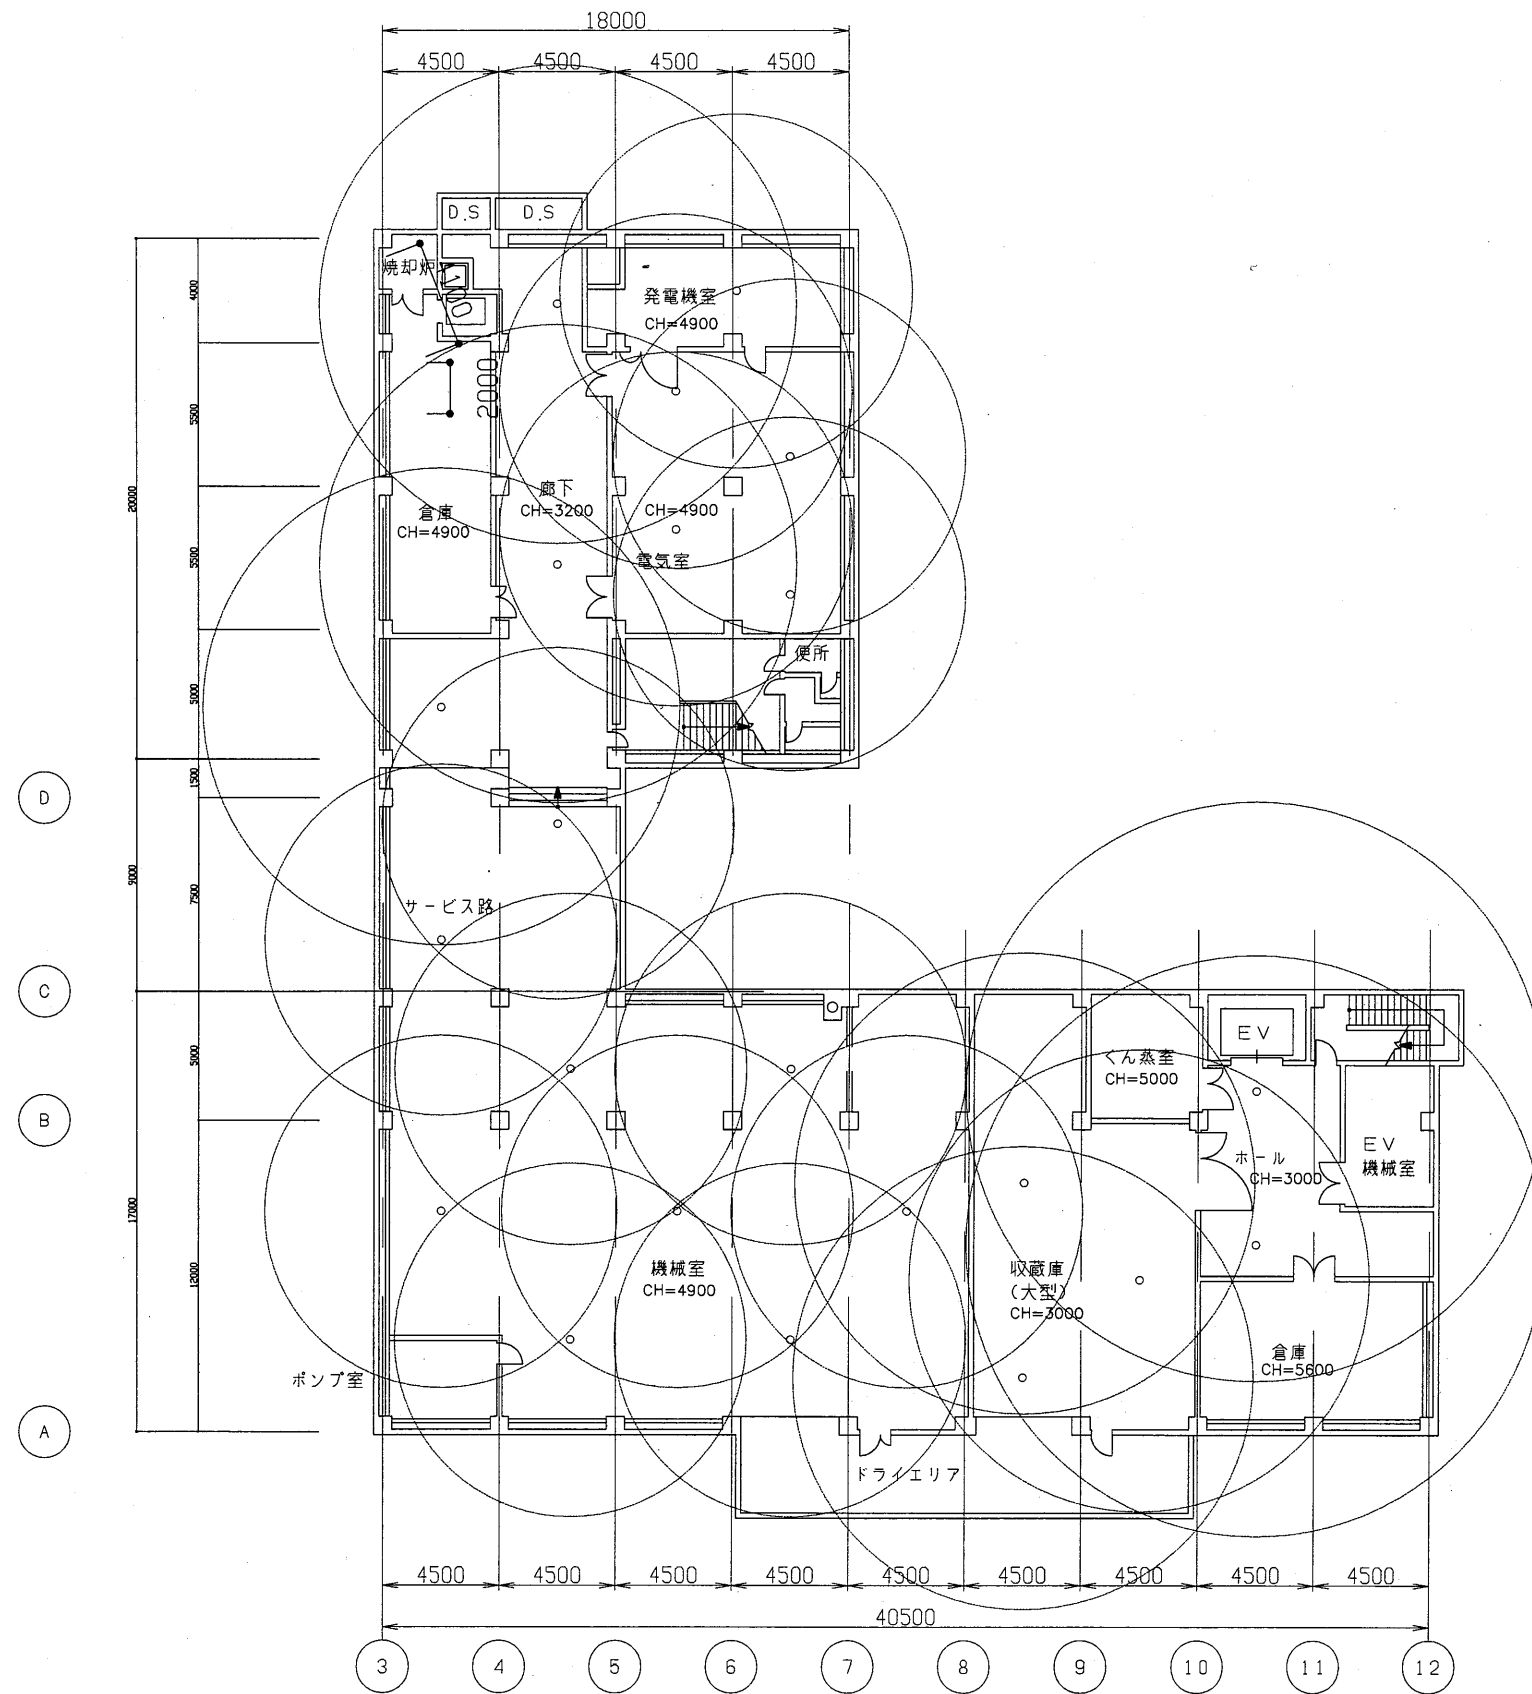

博物館


工事名	市立中央図書館ほか7か所 建築基準法第12条点検業務委託			設計者資格 氏名	級建築士登録第 _____ 号			課長	主査等	担当者	横須賀市 財務部 FM推進課
図面名称	地下1階平面図	図番	縮尺	1:300	作図	平成	年	月	日		

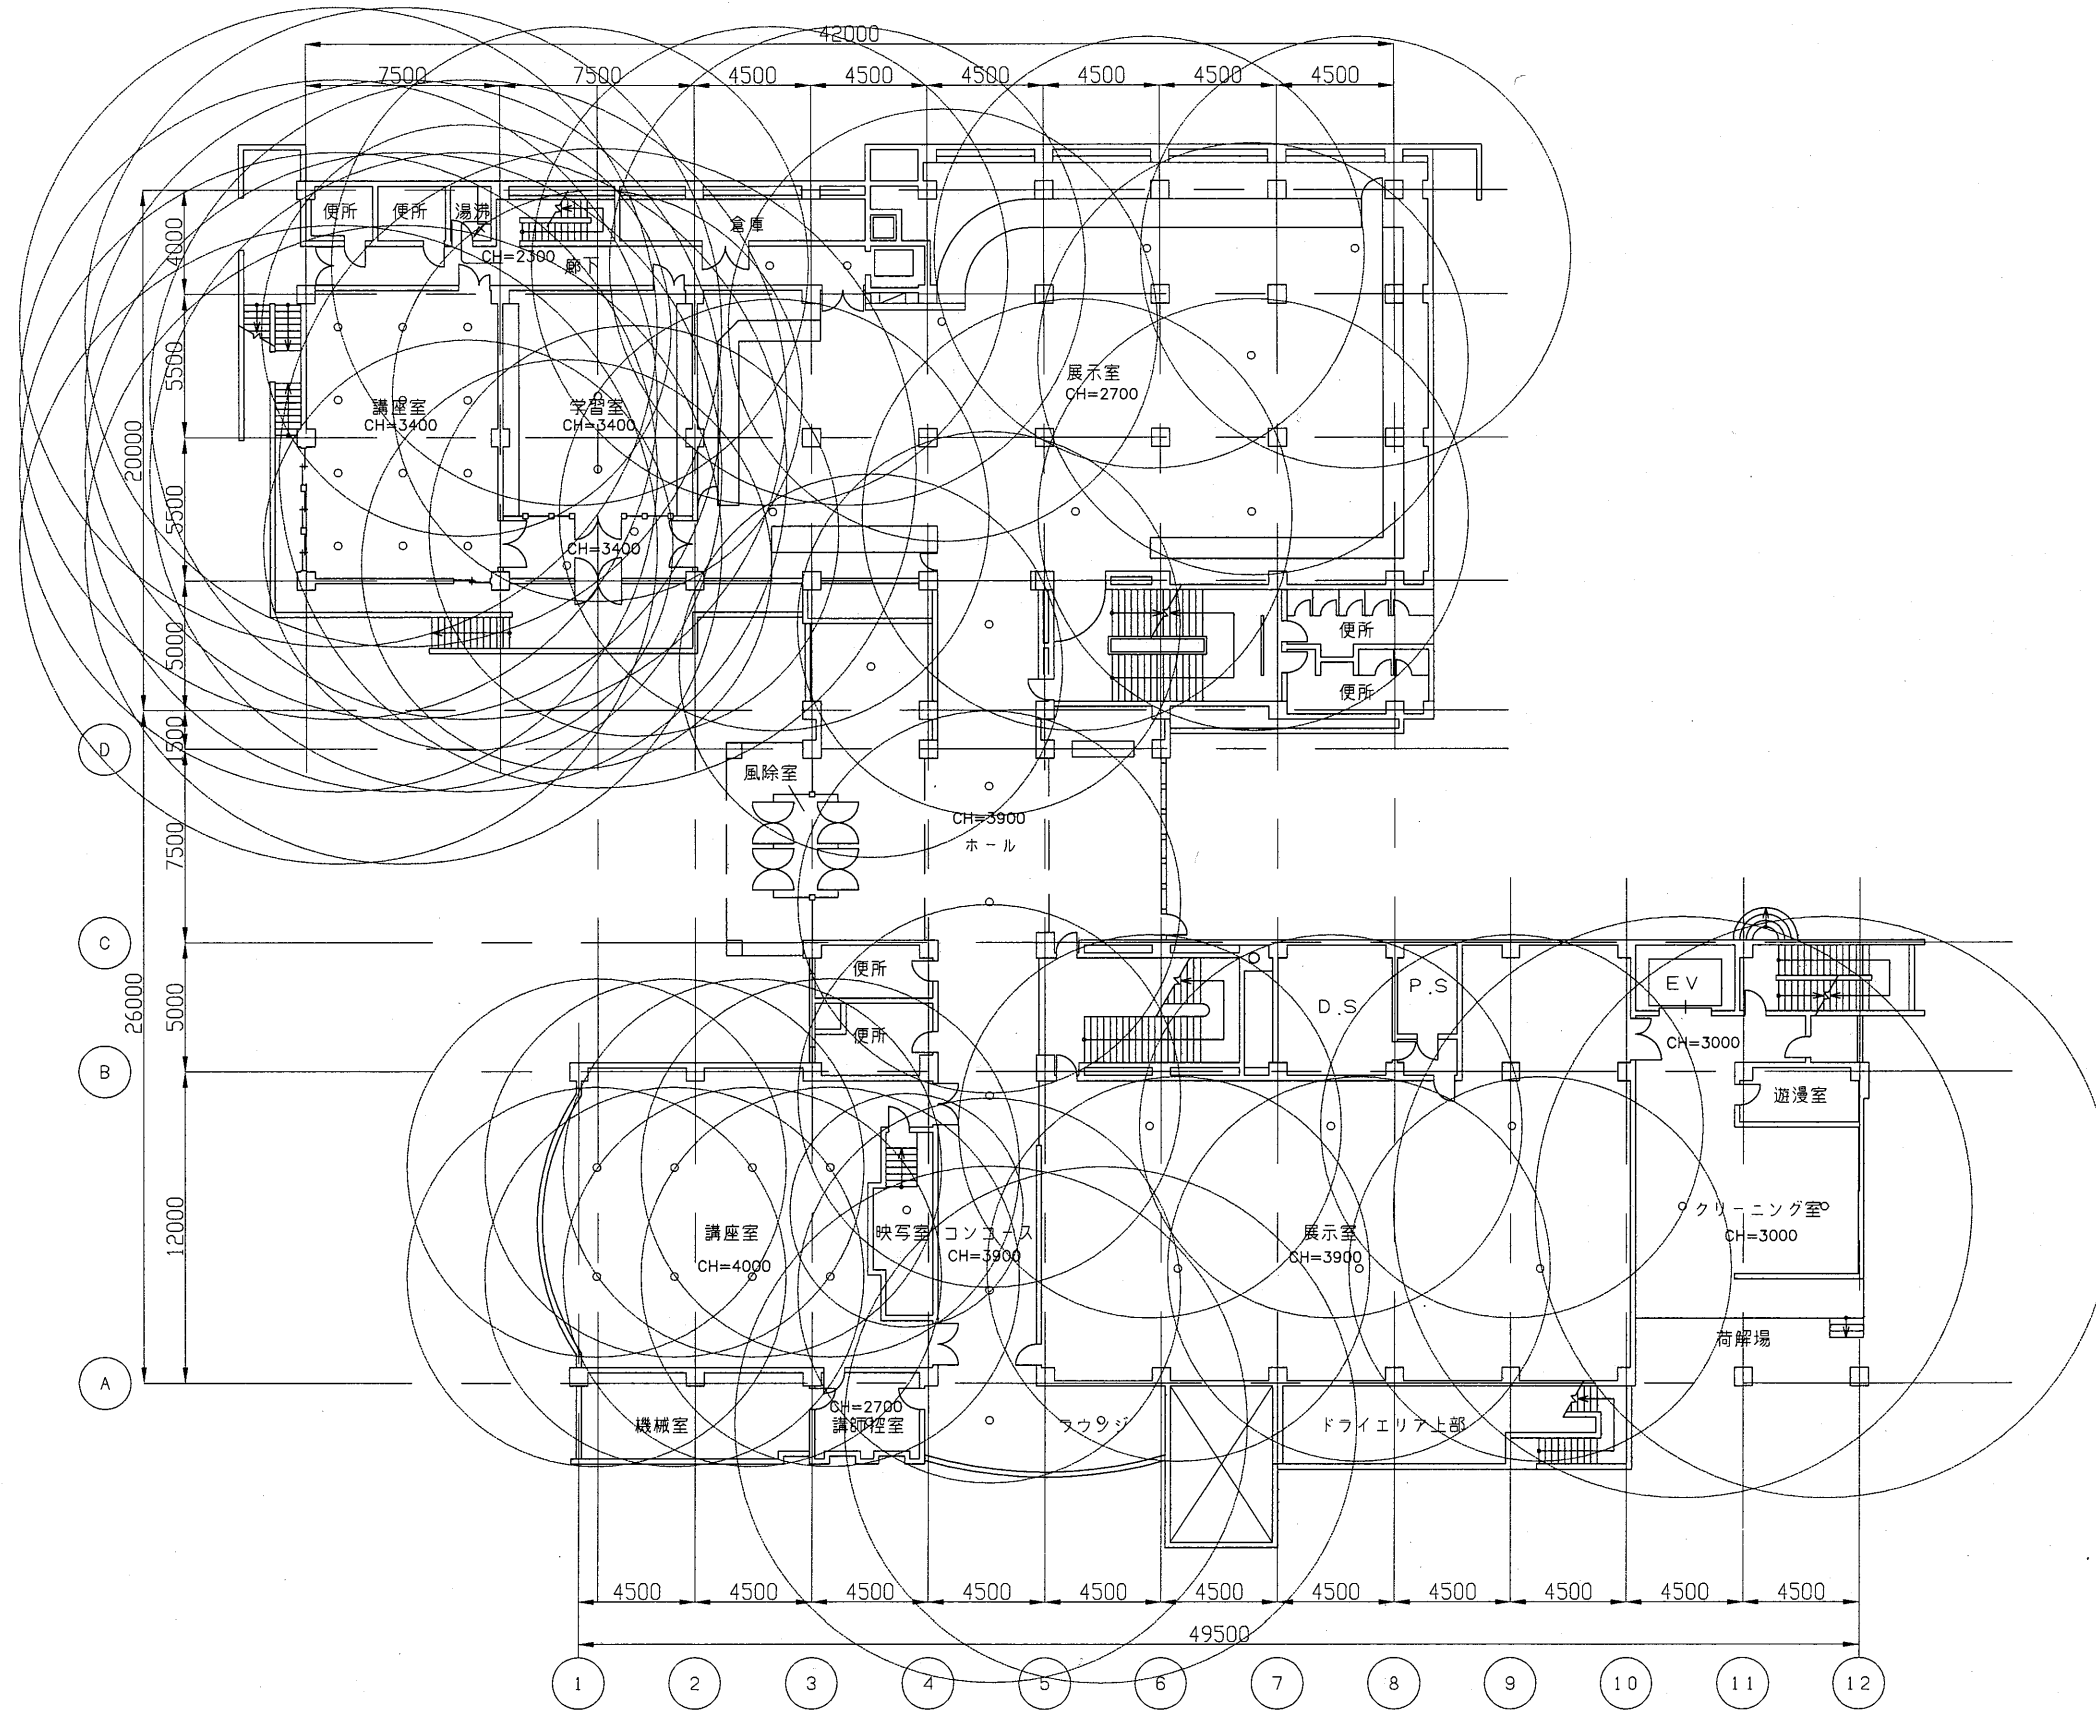

1階平面図


博物館

工事名	市立中央図書館ほか7か所 建築基準法第12条点検業務委託			設計者資格 氏名	級建築士登録第 _____ 号			課長	主査等	担当者	横須賀市 財務部 FM推進課
図面名称	1階非常照明平面図	図番		縮尺	1:300	作図	平成 年 月 日				

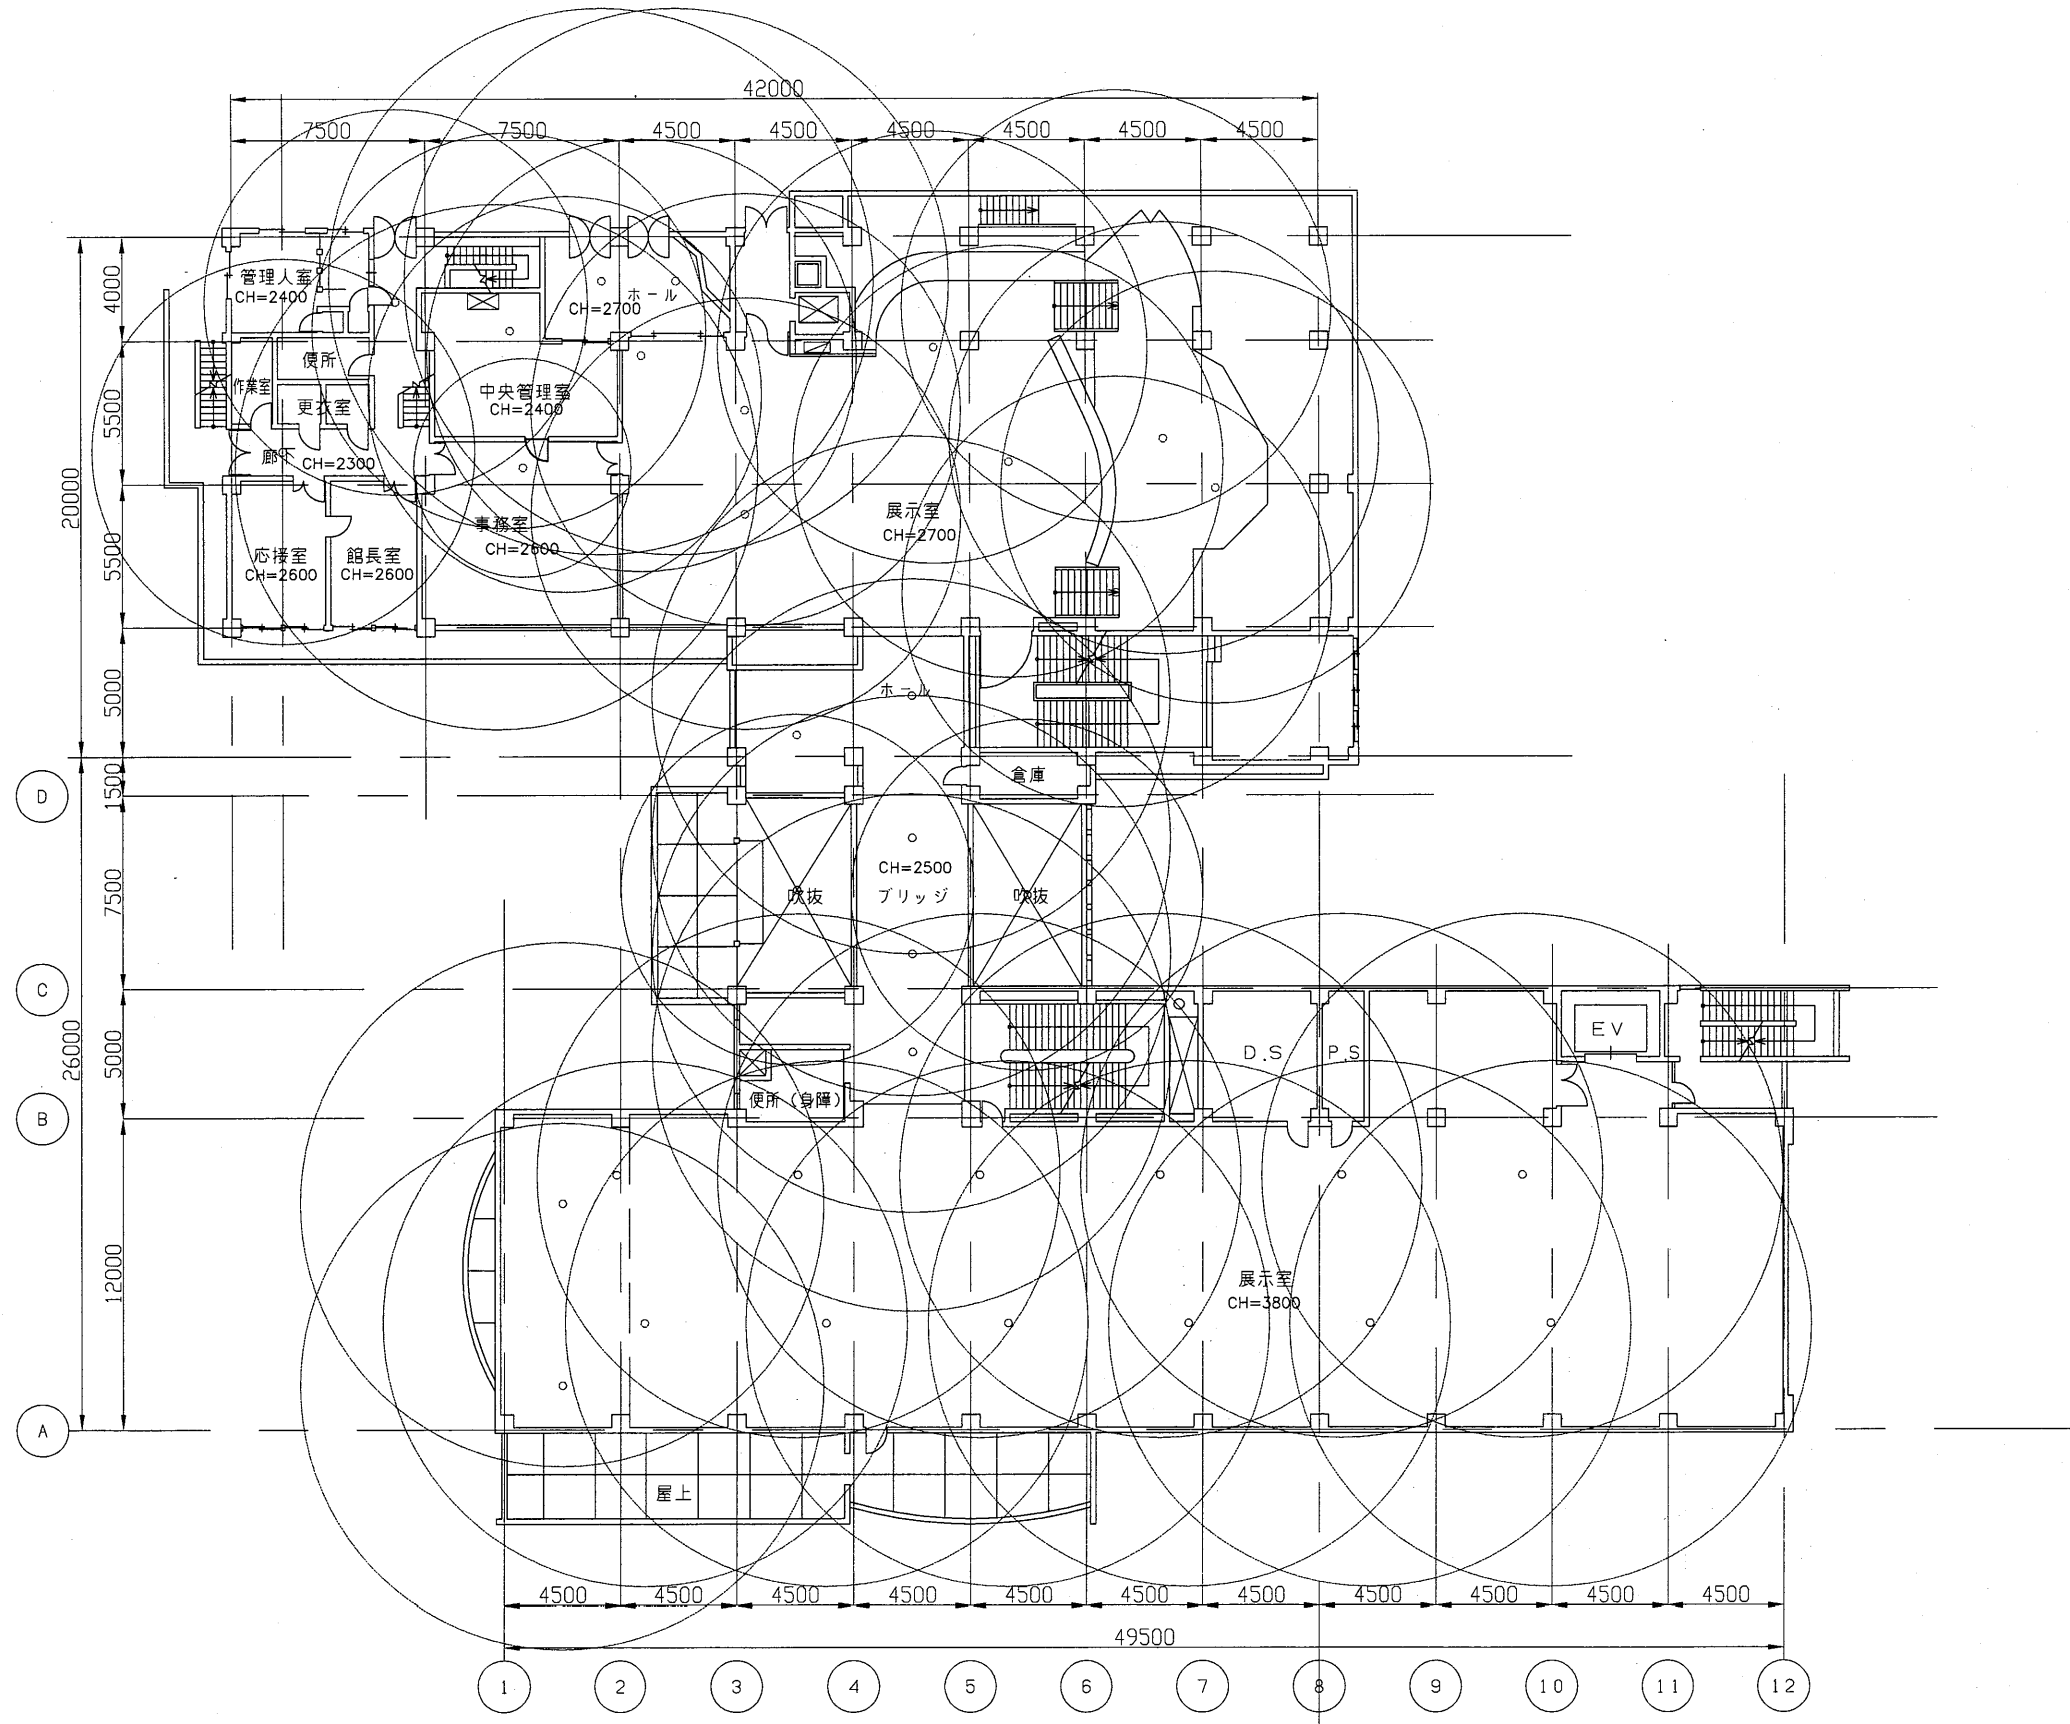


博物館

工事名	市立中央図書館ほか7か所 建築基準法第12条点検業務委託			設計者資格 氏名	級建築士登録第 _____ 号			課長	主査等	担当者	横須賀市 財務部 FM推進課
図面名称	2階非常照明平面図	図番	縮尺	1:300	作図	平成	年	月	日		

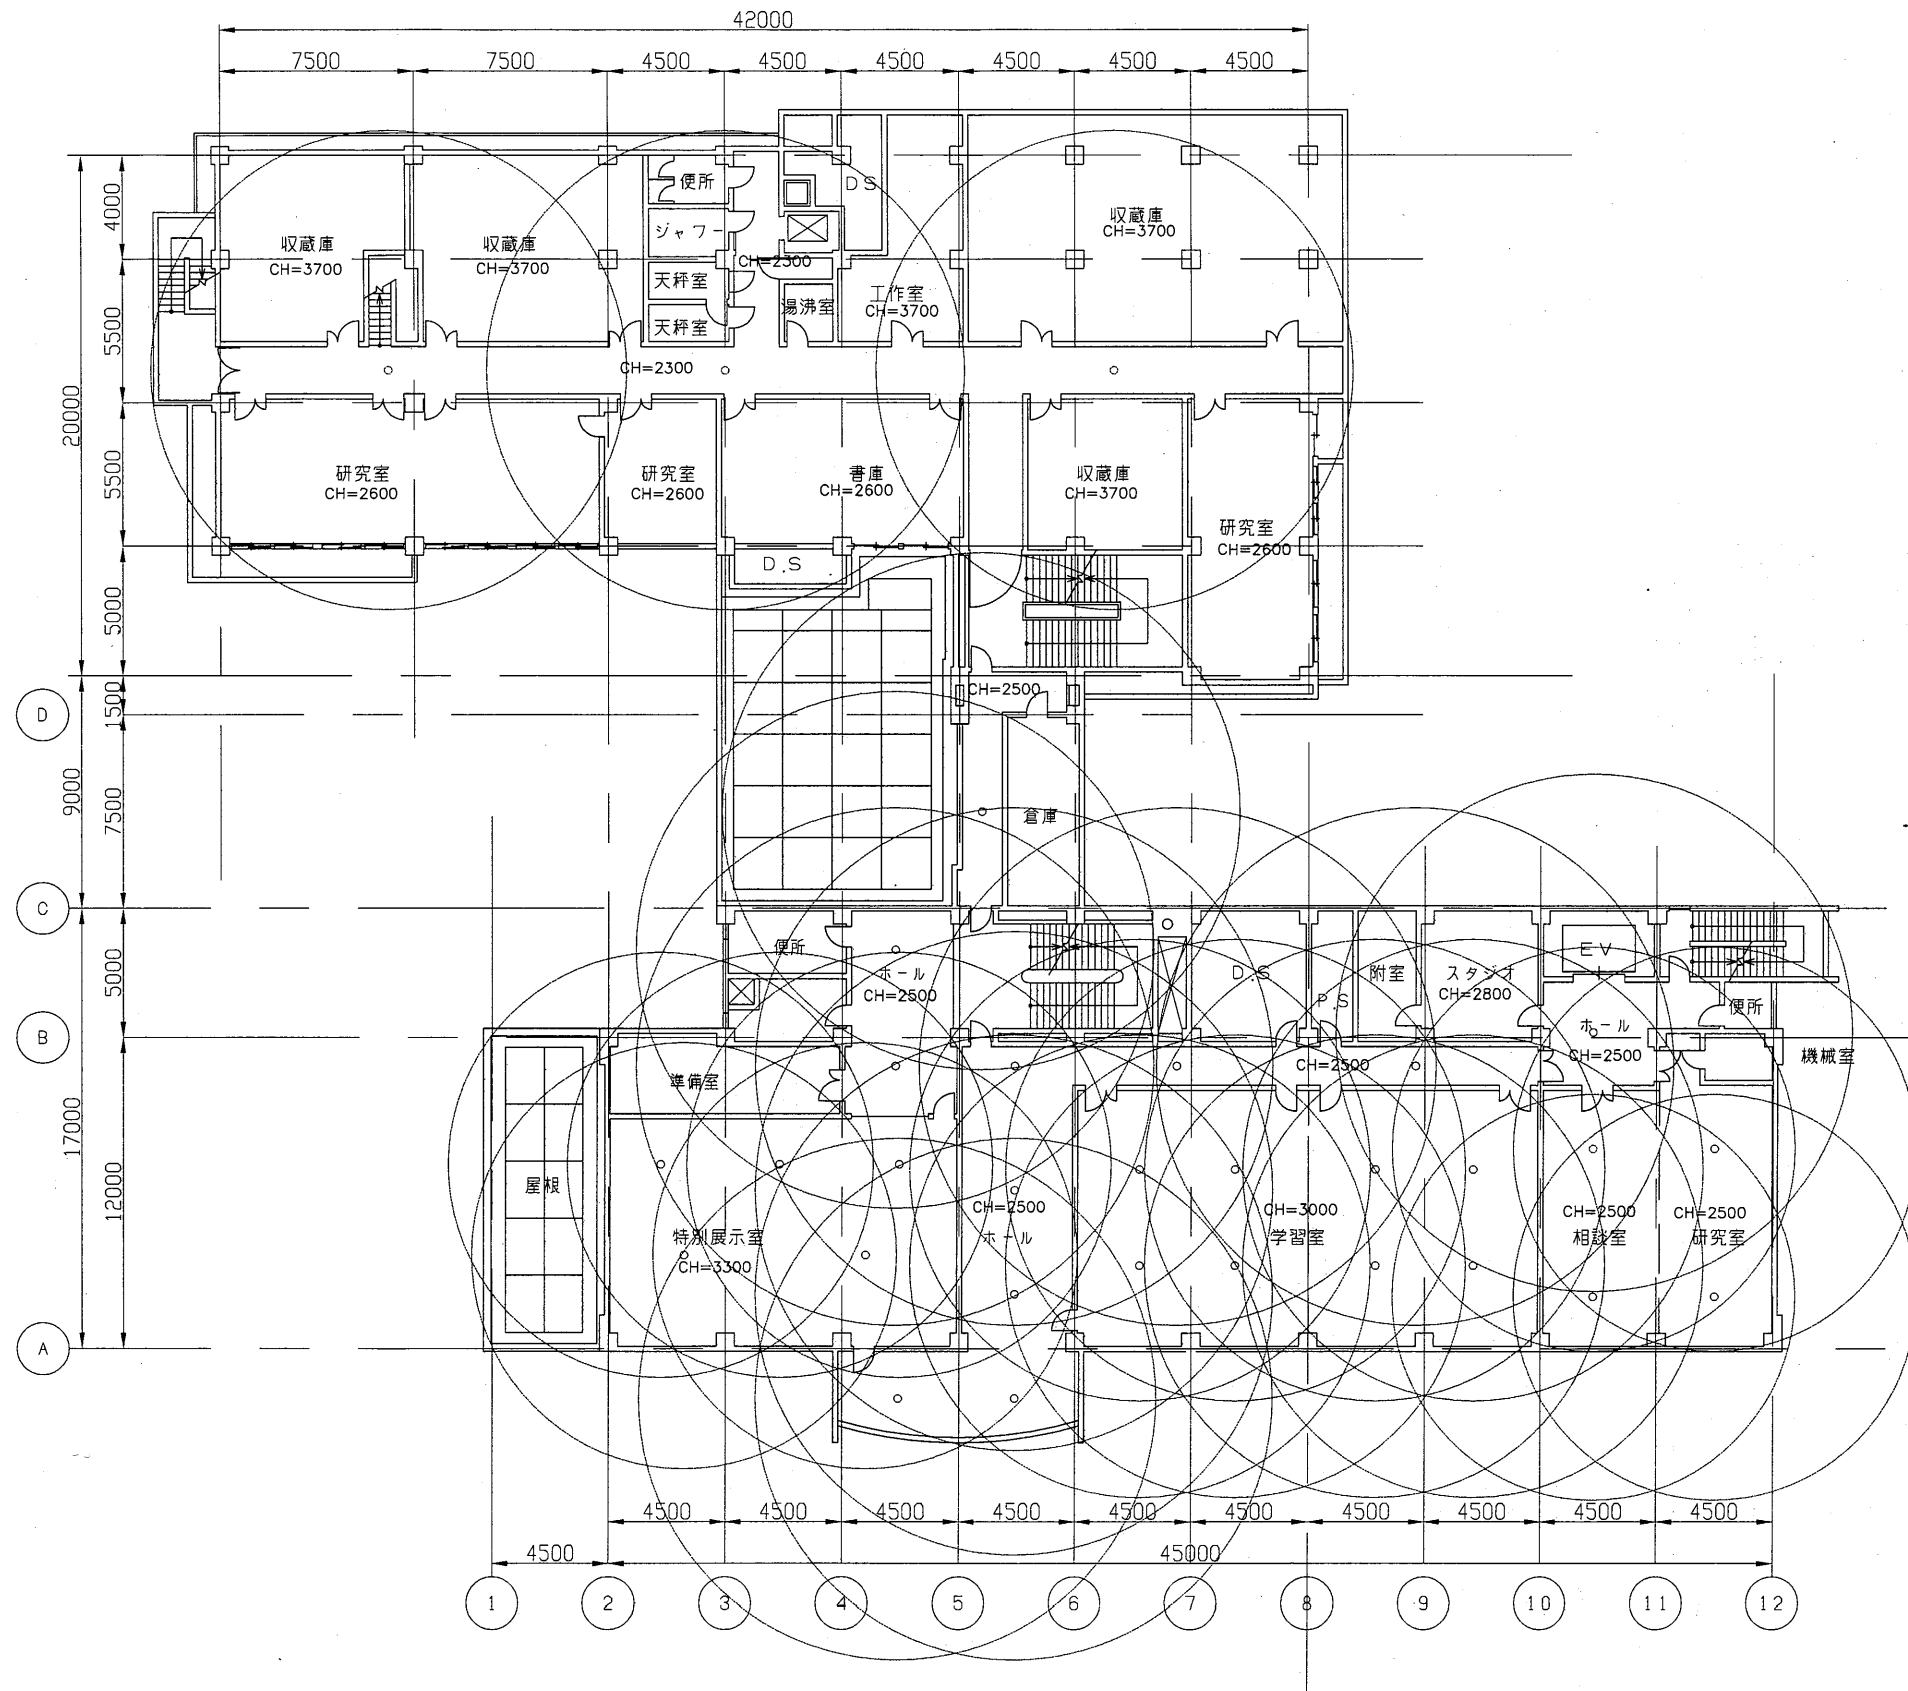


博物館

工事名	市立中央図書館ほか7か所 建築基準法第12条点検業務委託		設計者資格 氏名	級建築士登録第 _____ 号			課長	主査等	担当者	横須賀市 財務部 FM推進課
図面名称	3階非常照明平面図	図番	縮尺	1:300	作図	平成 年 月 日				

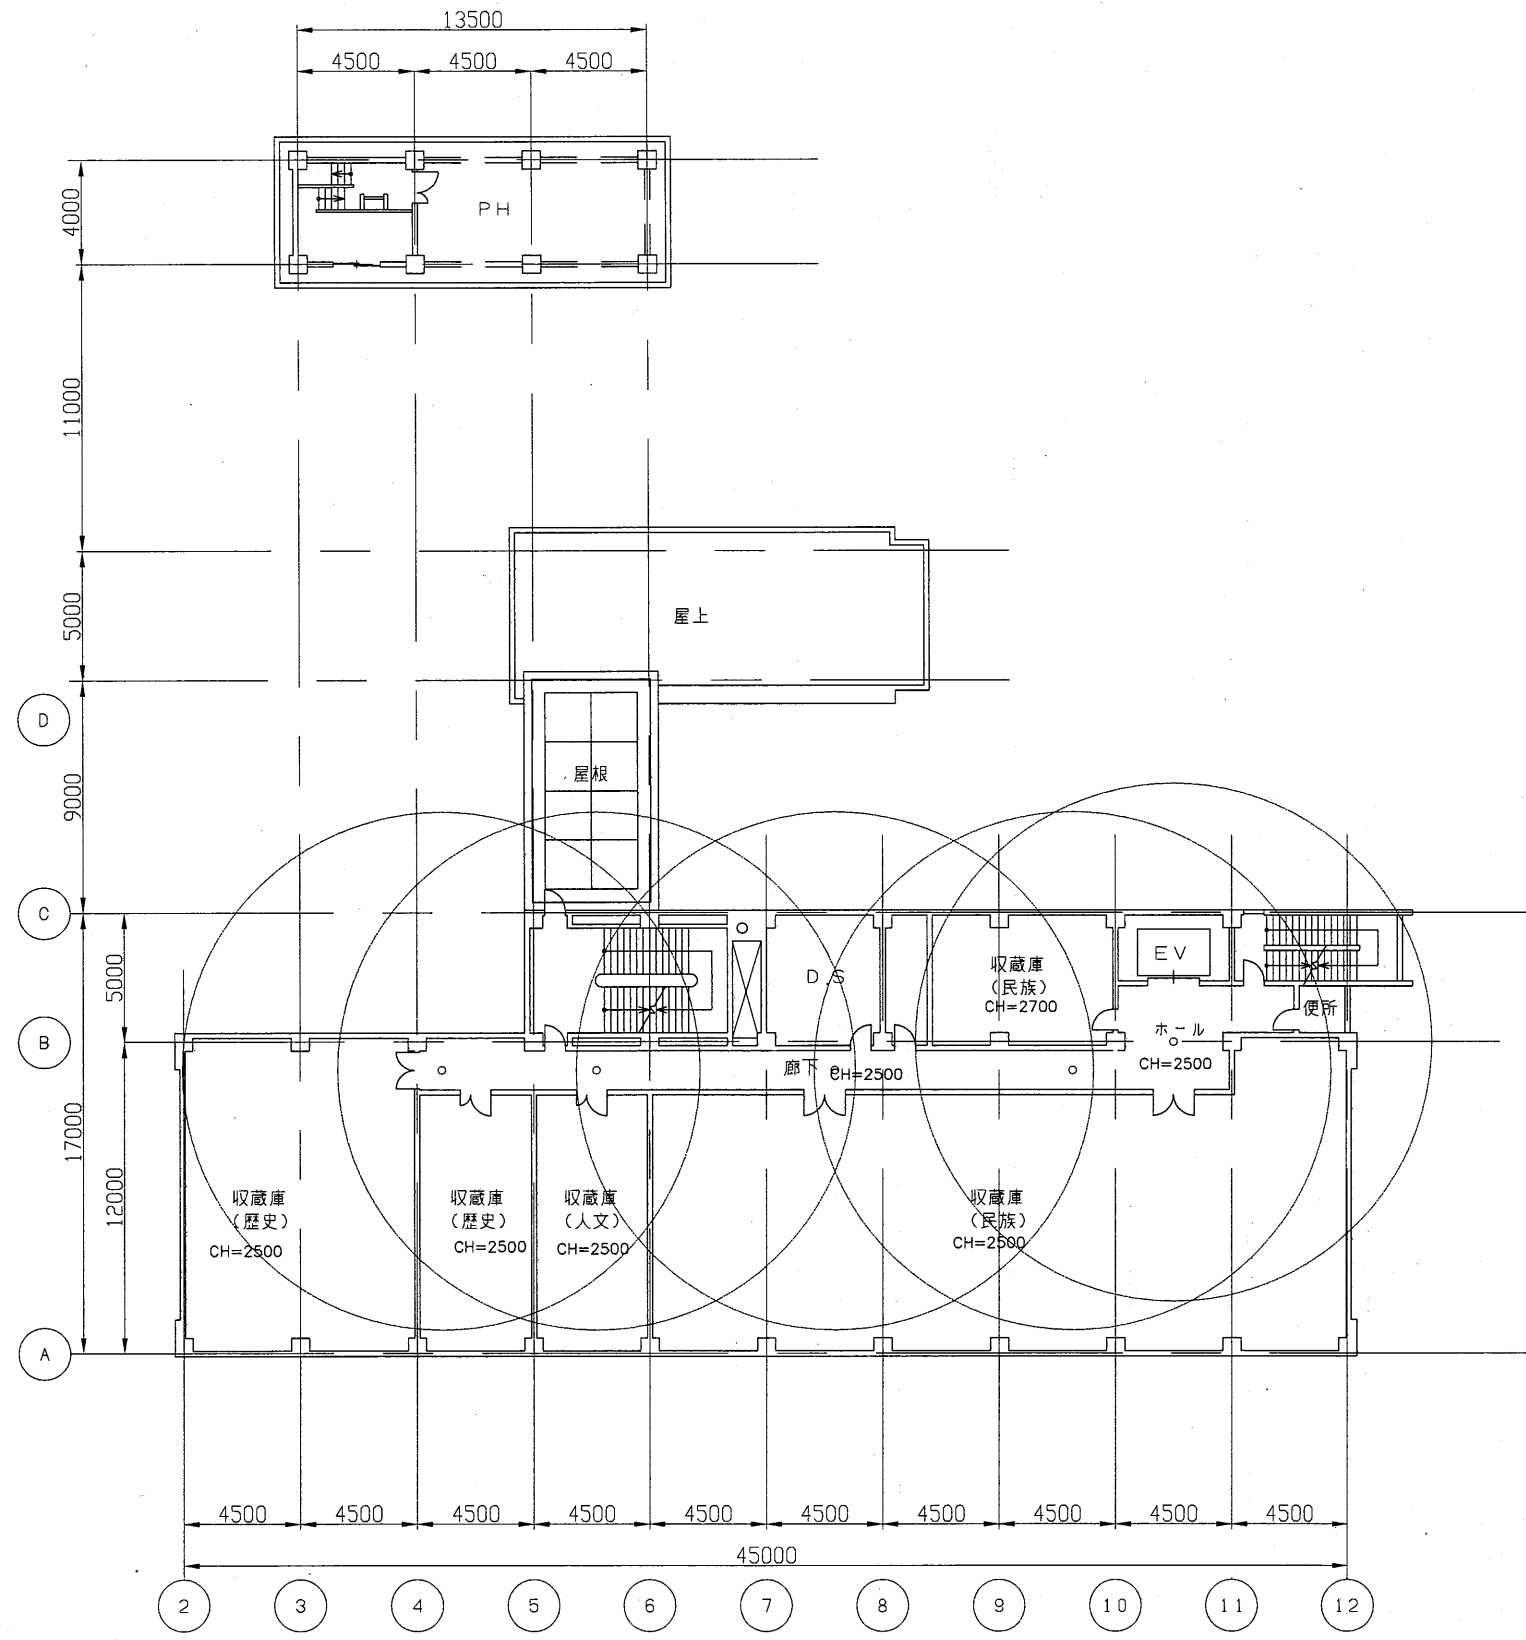


博物館

工事名	市立中央図書館ほか7か所 建築基準法第12条点検業務委託		設計者資格 氏名	級建築士登録第 _____ 号			課長	主査等	担当者	横須賀市 財務部 FM推進課
図面名称	5階非常照明平面図	図番	縮尺	1:300	作図	平成 年 月 日				

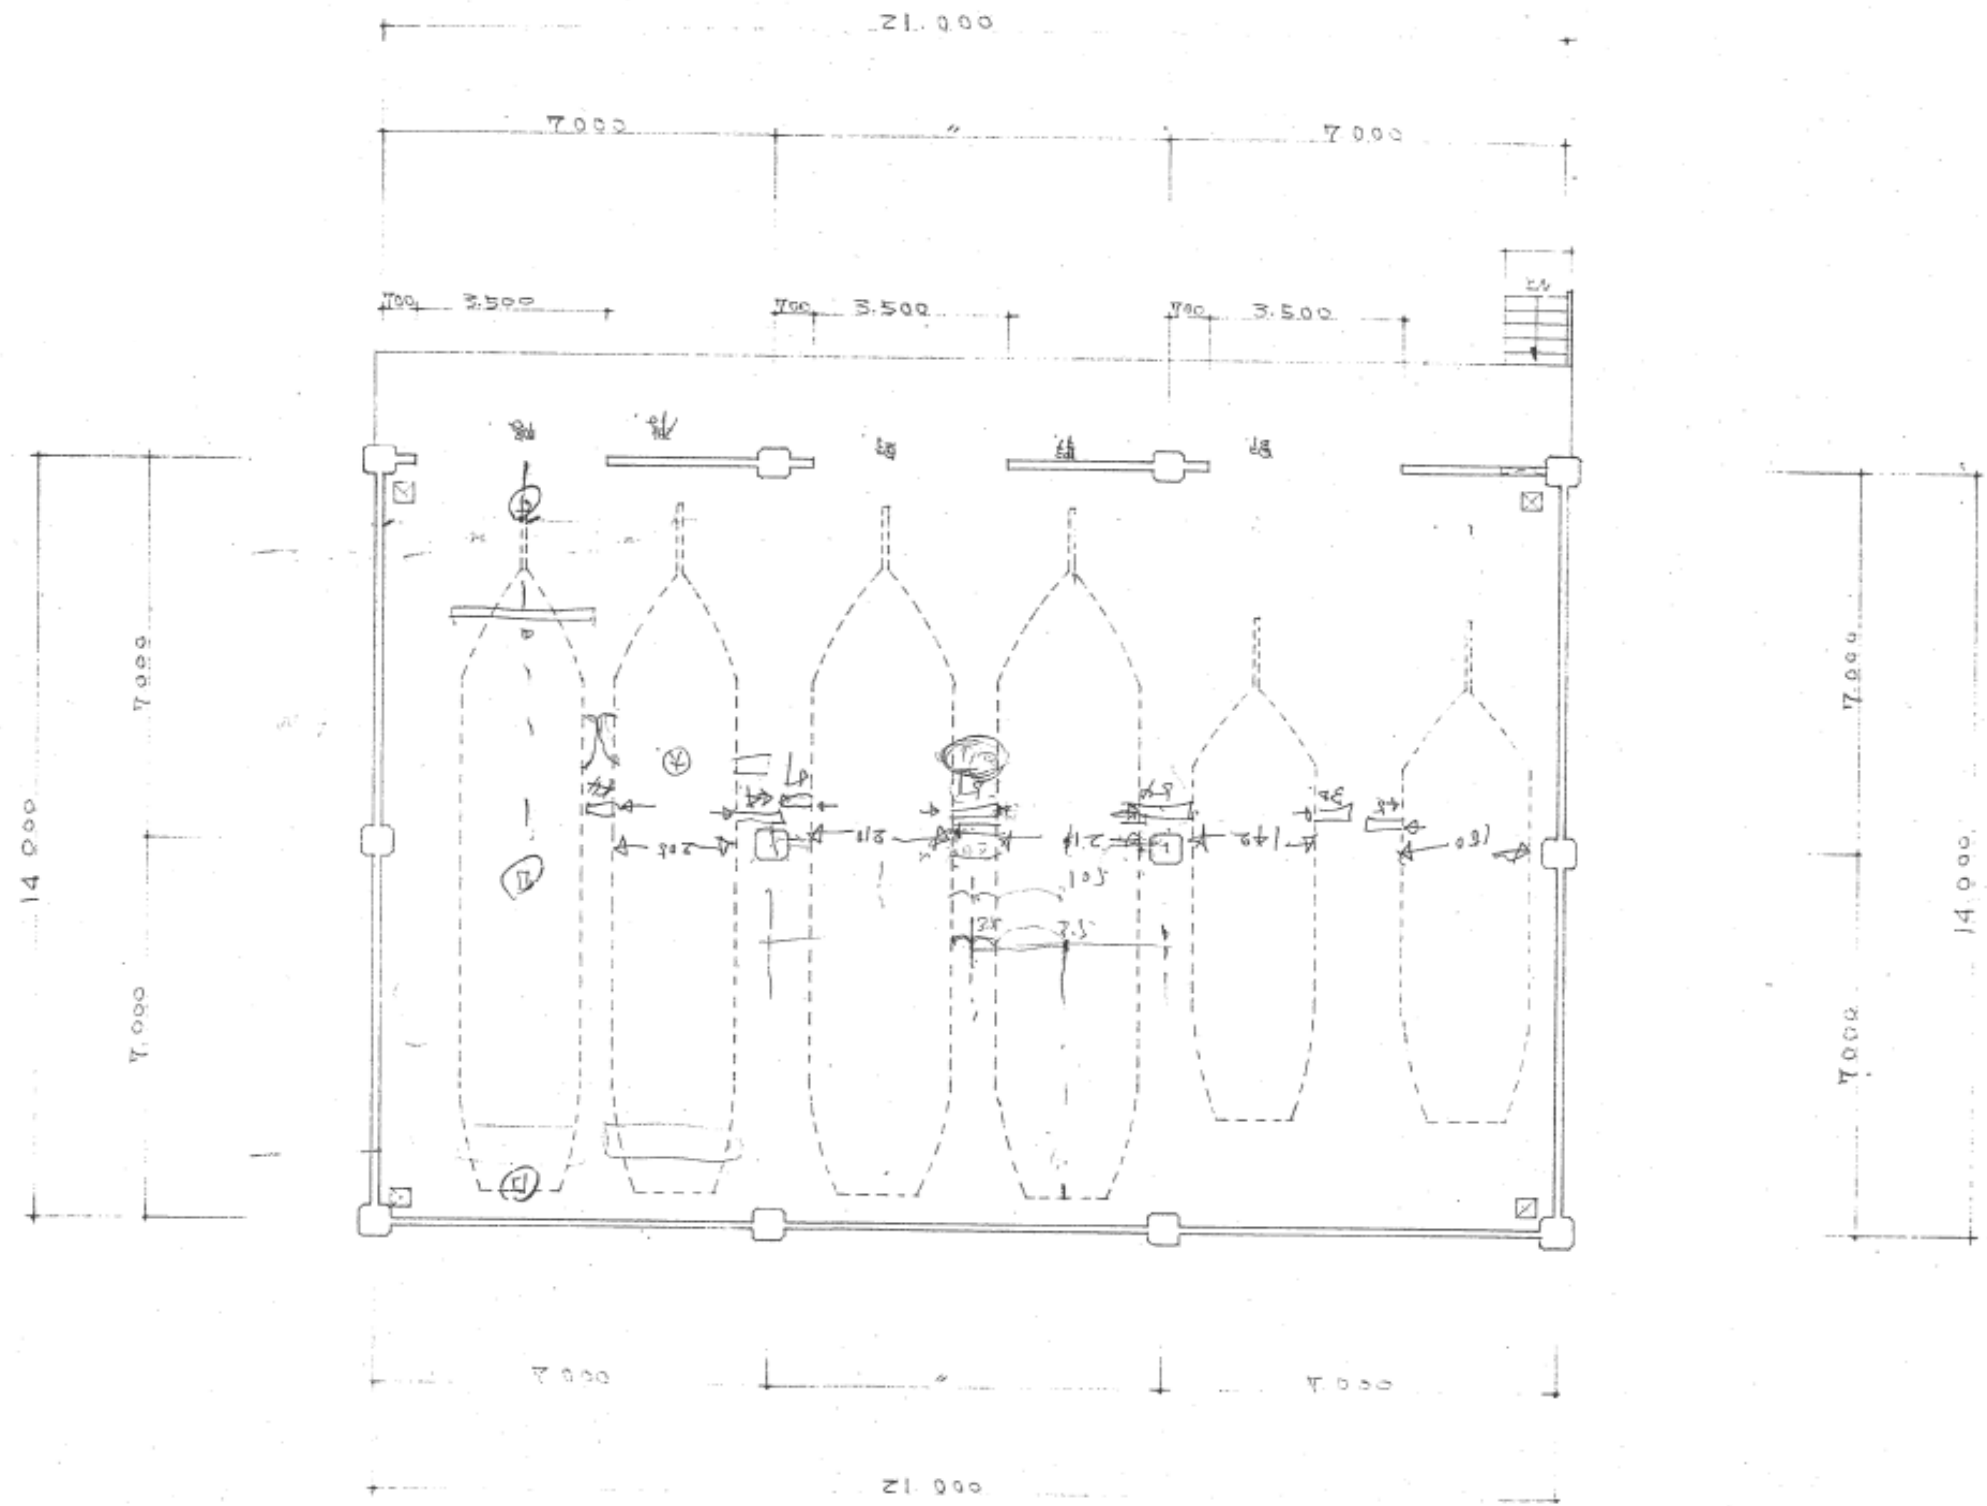


博物館収蔵庫


工事名	市立中央図書館ほか7か所 建築基準法第12条点検業務委託		設計者資格 氏名	級建築士登録第 号			課長	主査等	担当者	横須賀市 財務部 FM推進課
図面名称	図番	縮尺	作図	平成	年	月	日			

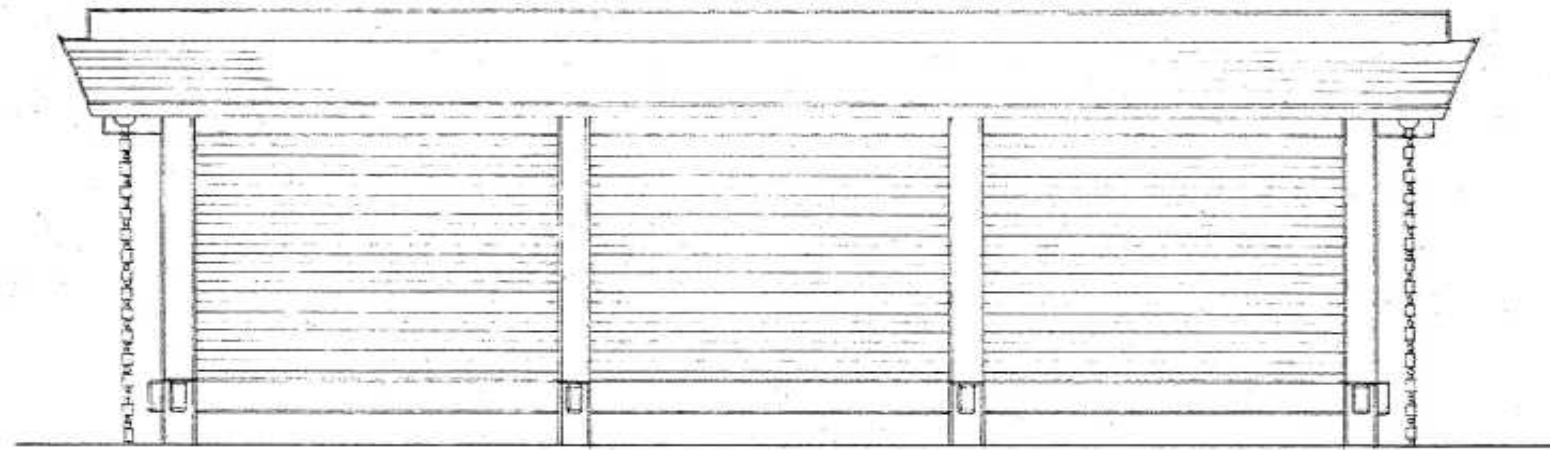


西立面図 1:100

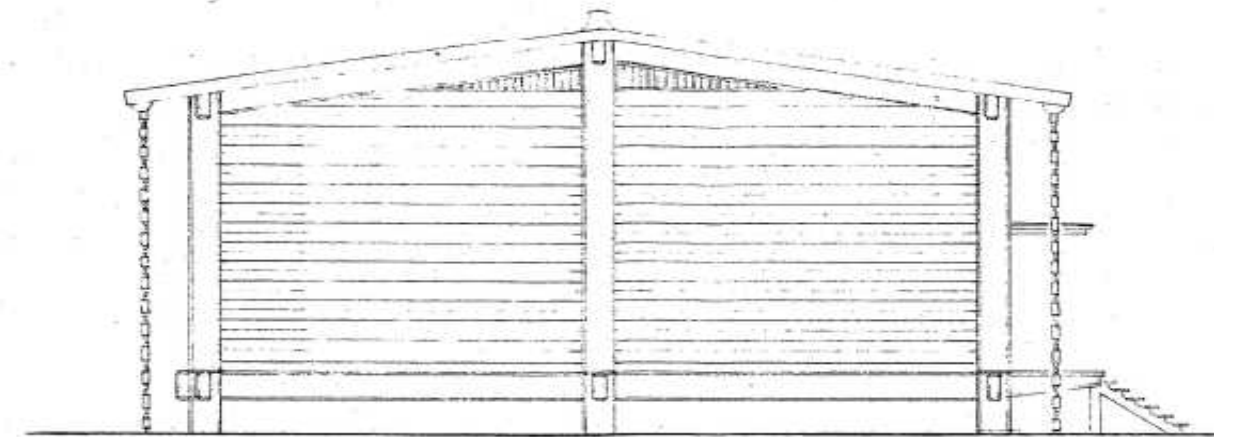


南立面図 1:100

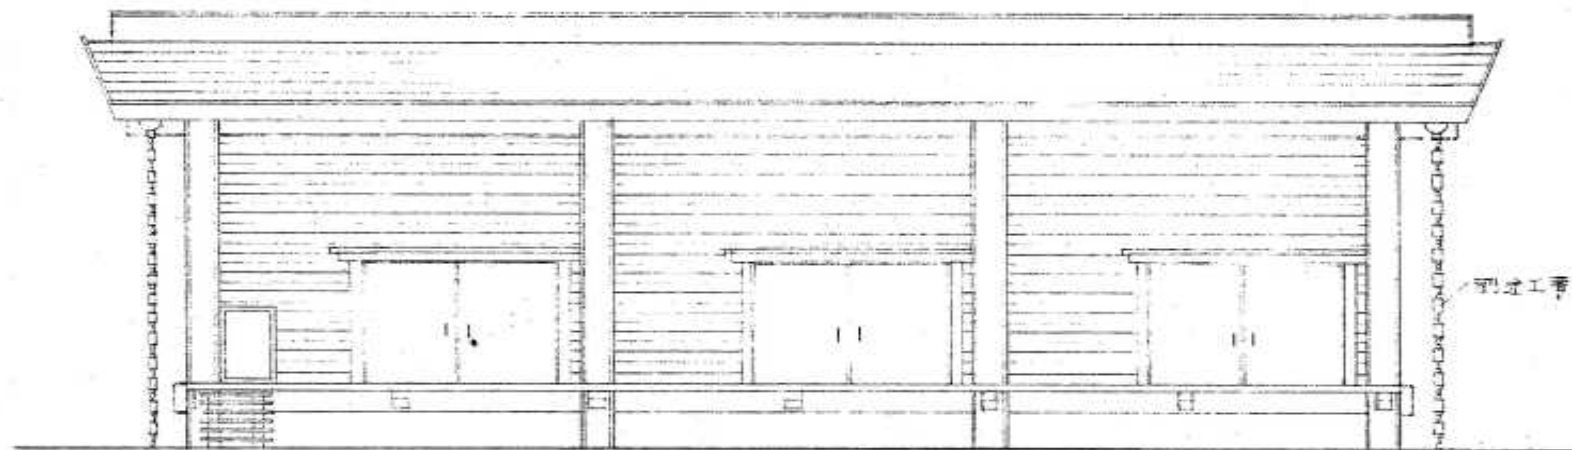

東立面図 1:100

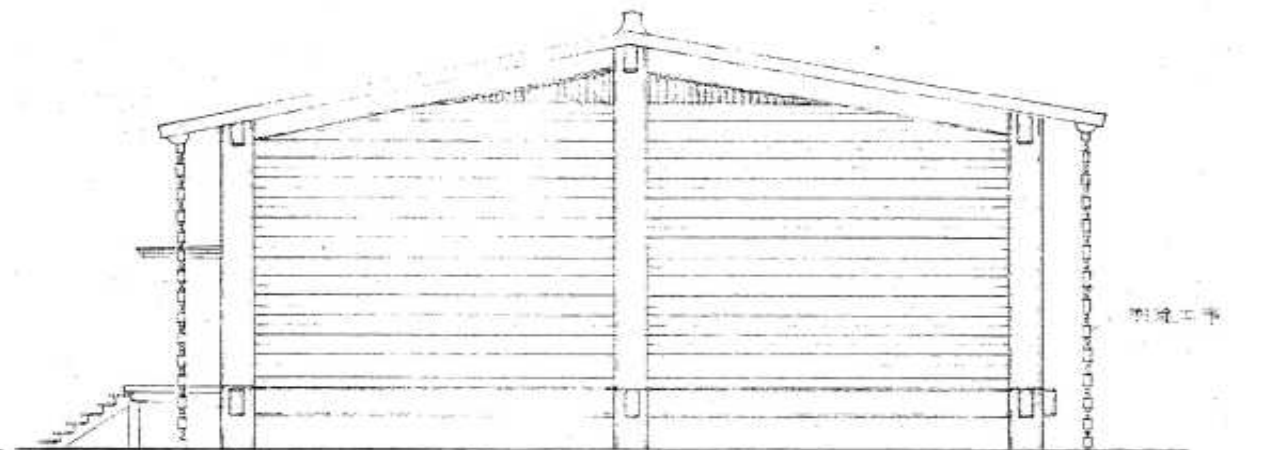


北立面図 1:100

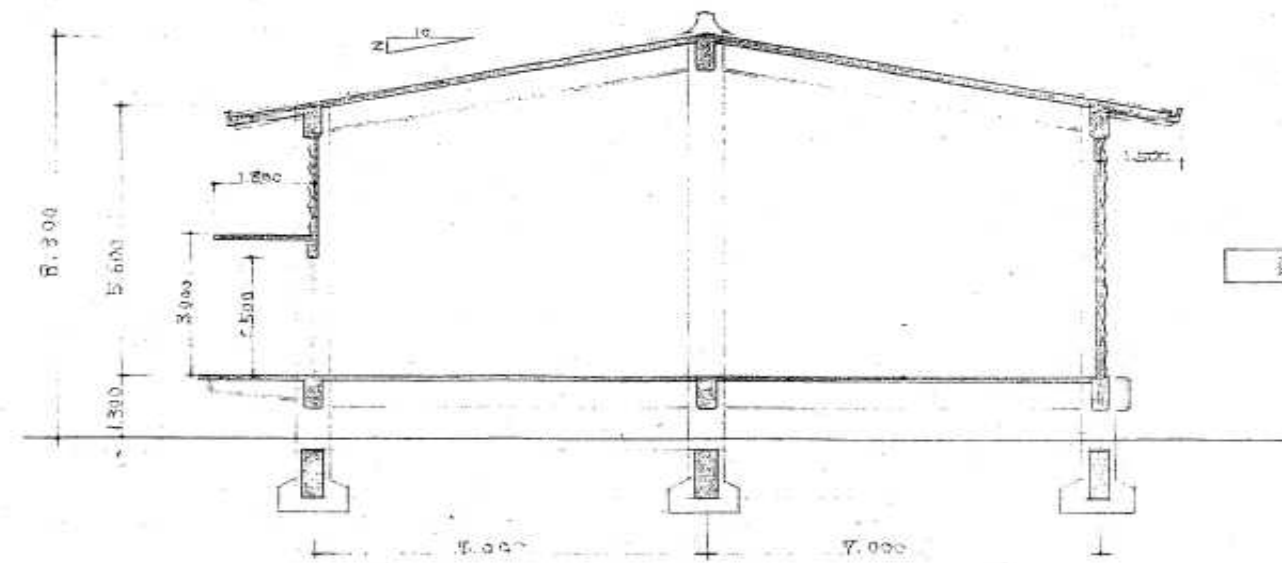


断面図 1:100

博物館収蔵庫

工事名	市立中央図書館ほか7か所 建築基準法第12条点検業務委託		設計者資格氏名	級建築士登録第 号			課長	主査等	担当者	横須賀市 財務部 FM推進課
図面名称	図番	縮尺	作図	平成	年	月	日			

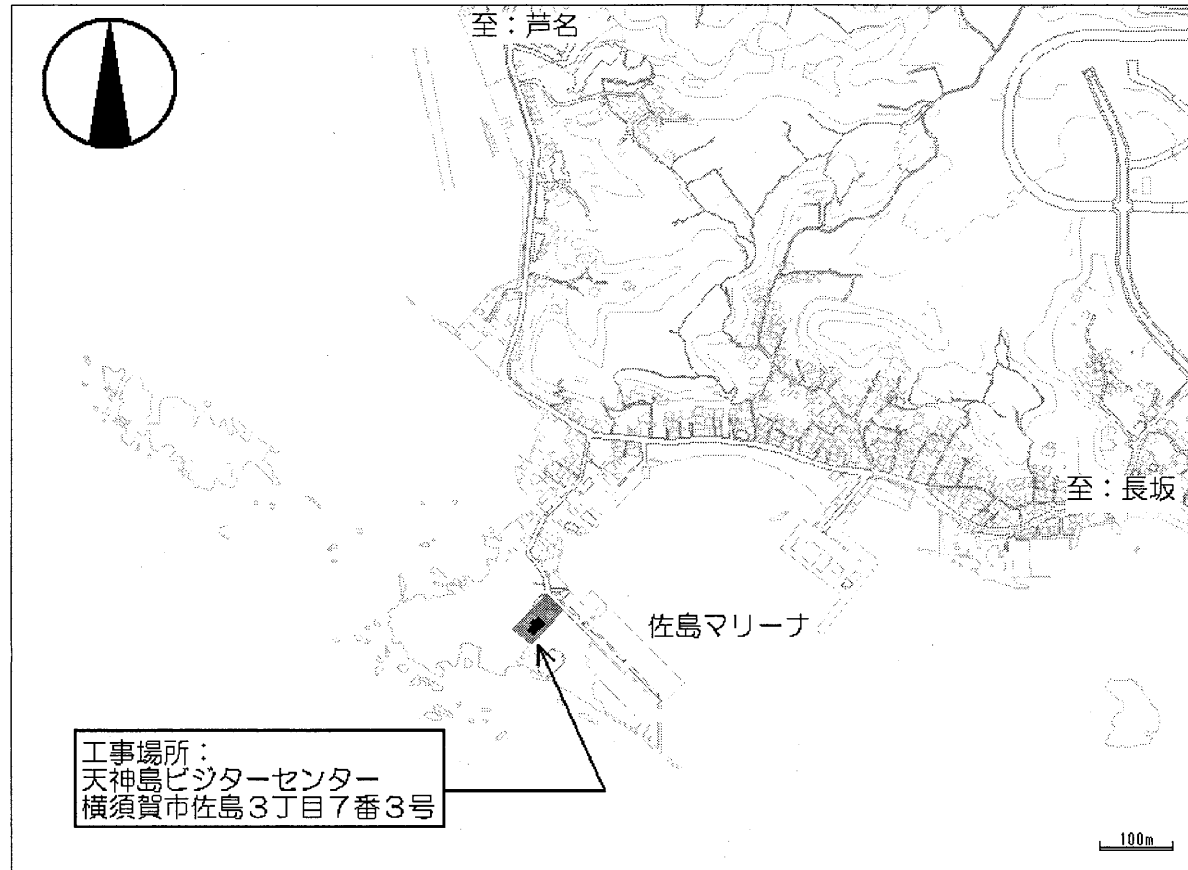


案内図

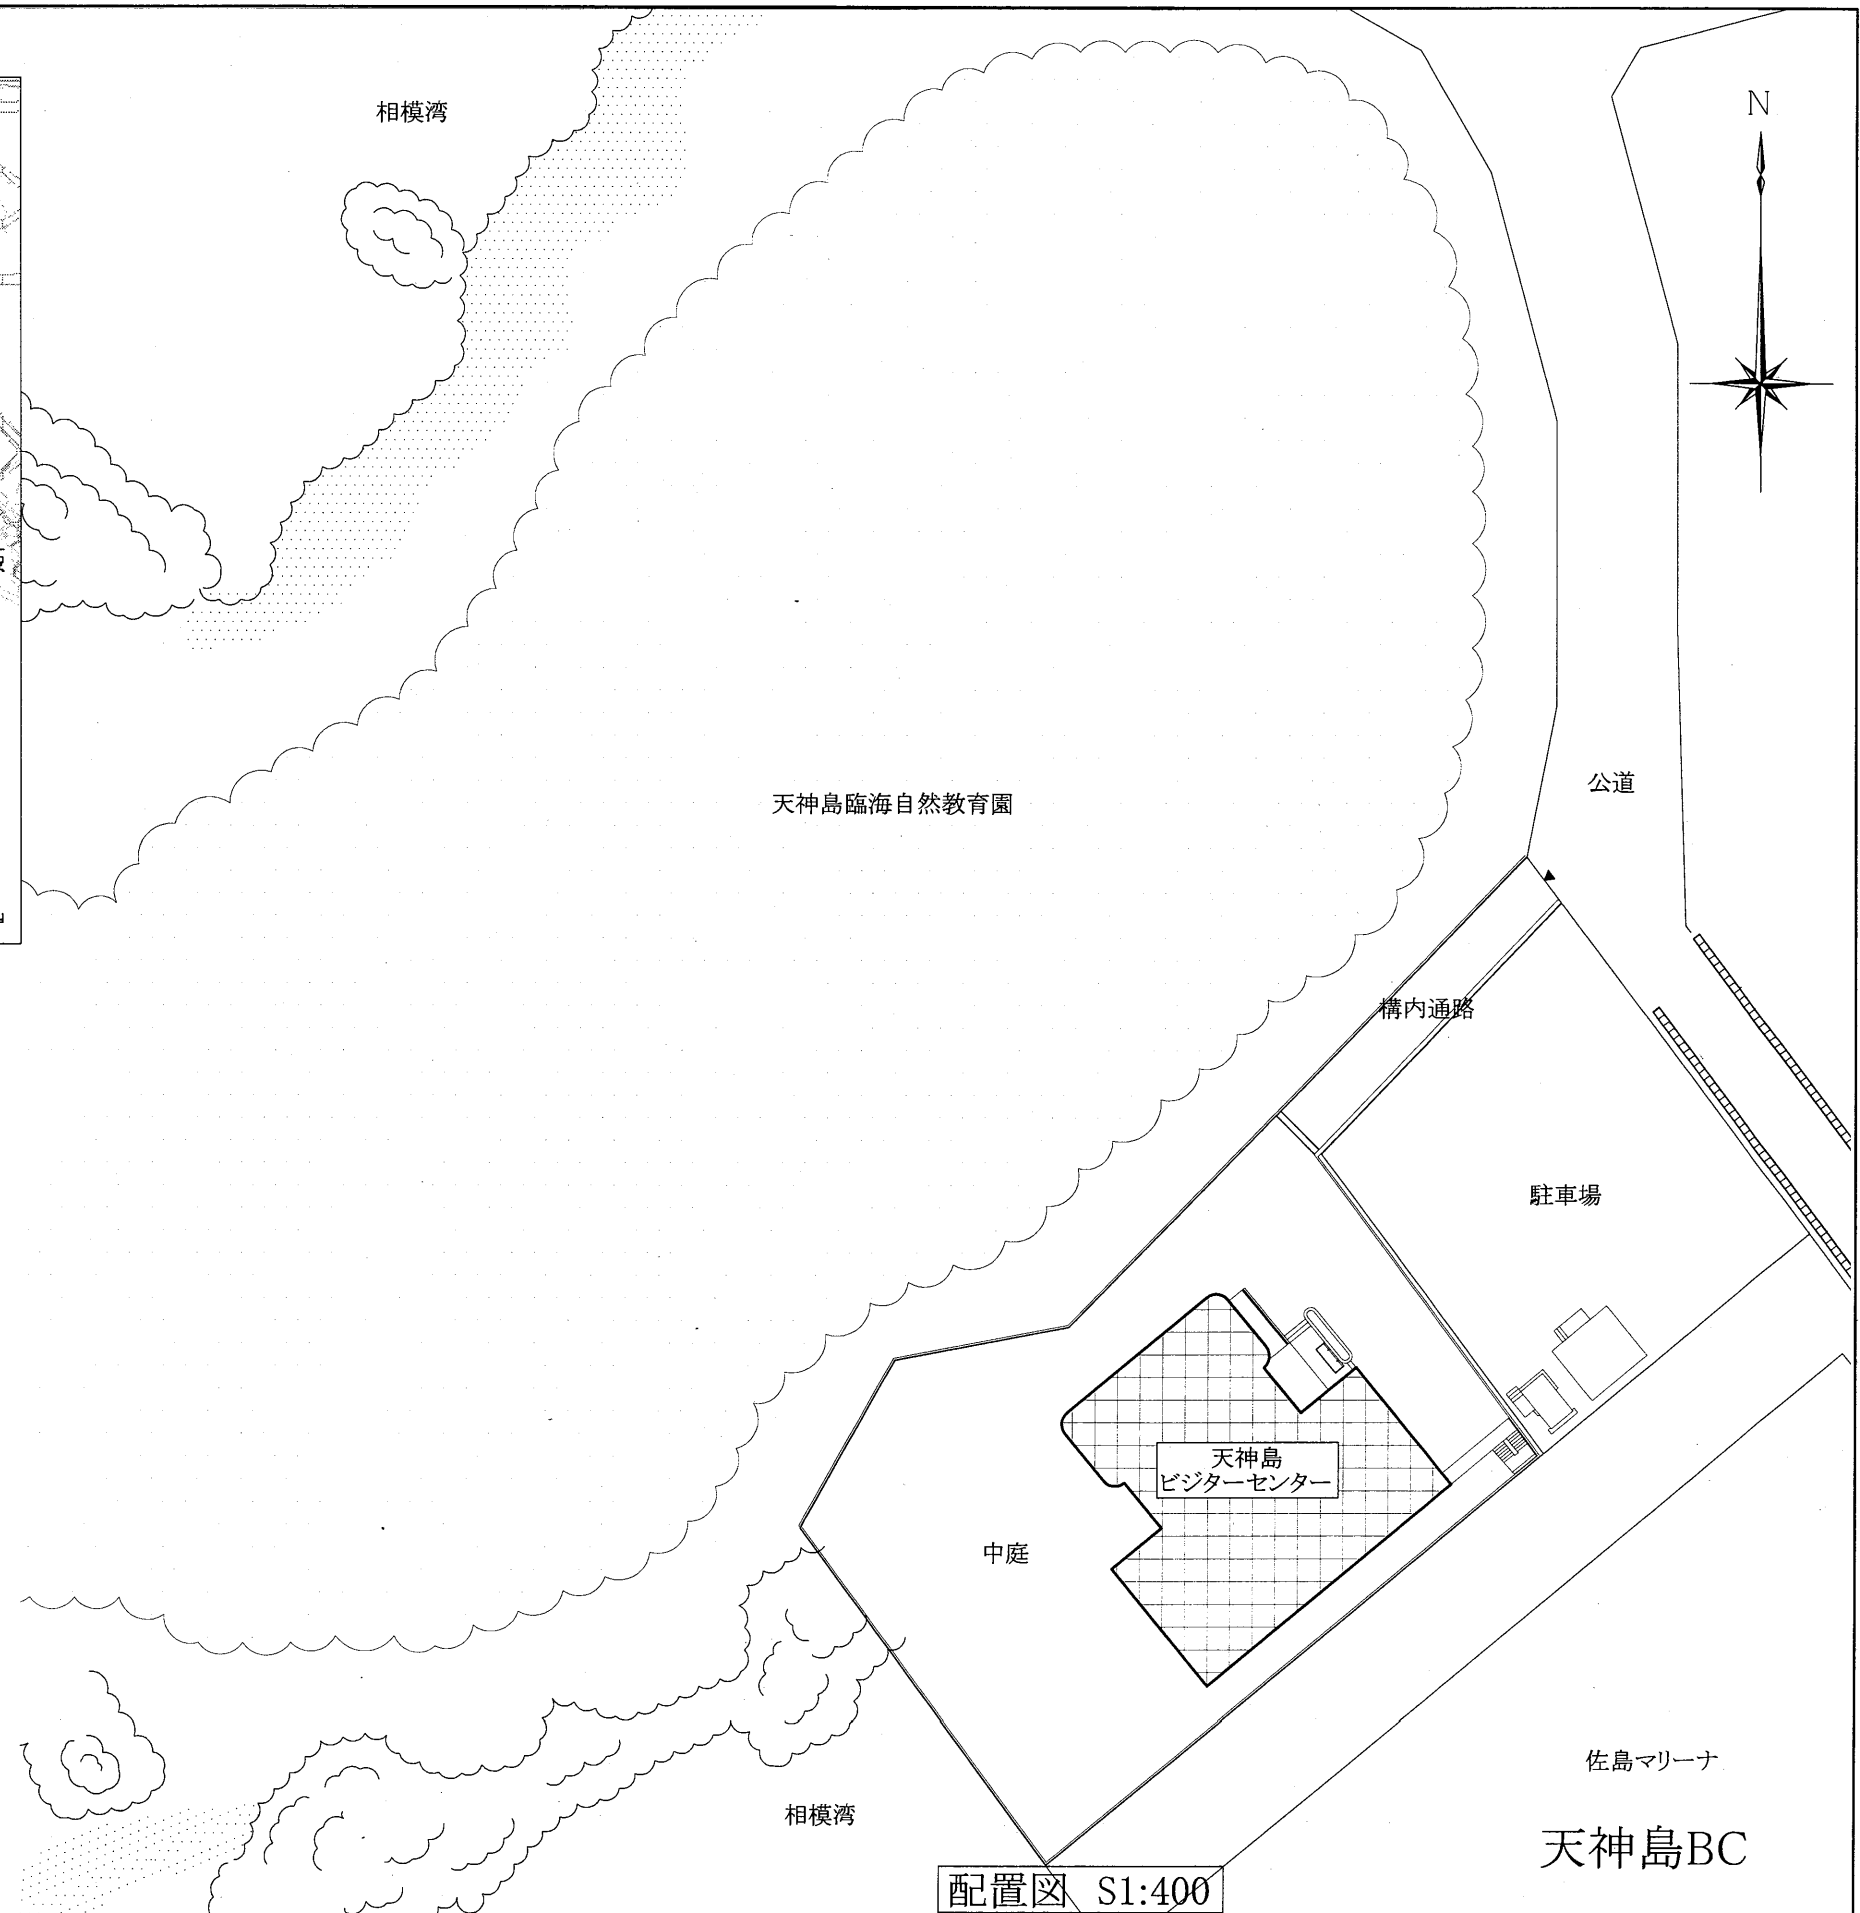


配置図 S1:400

工事名	市立中央図書館ほか7か所 建築基準法第12条点検業務委託			設計者資格 氏名	級建築士登録第 号			課長	主査等	担当者	横須賀市 財務部 FM推進課
図面名称	案内図・配置図	図番	縮尺	1/400	作図	平成	年	月	日		

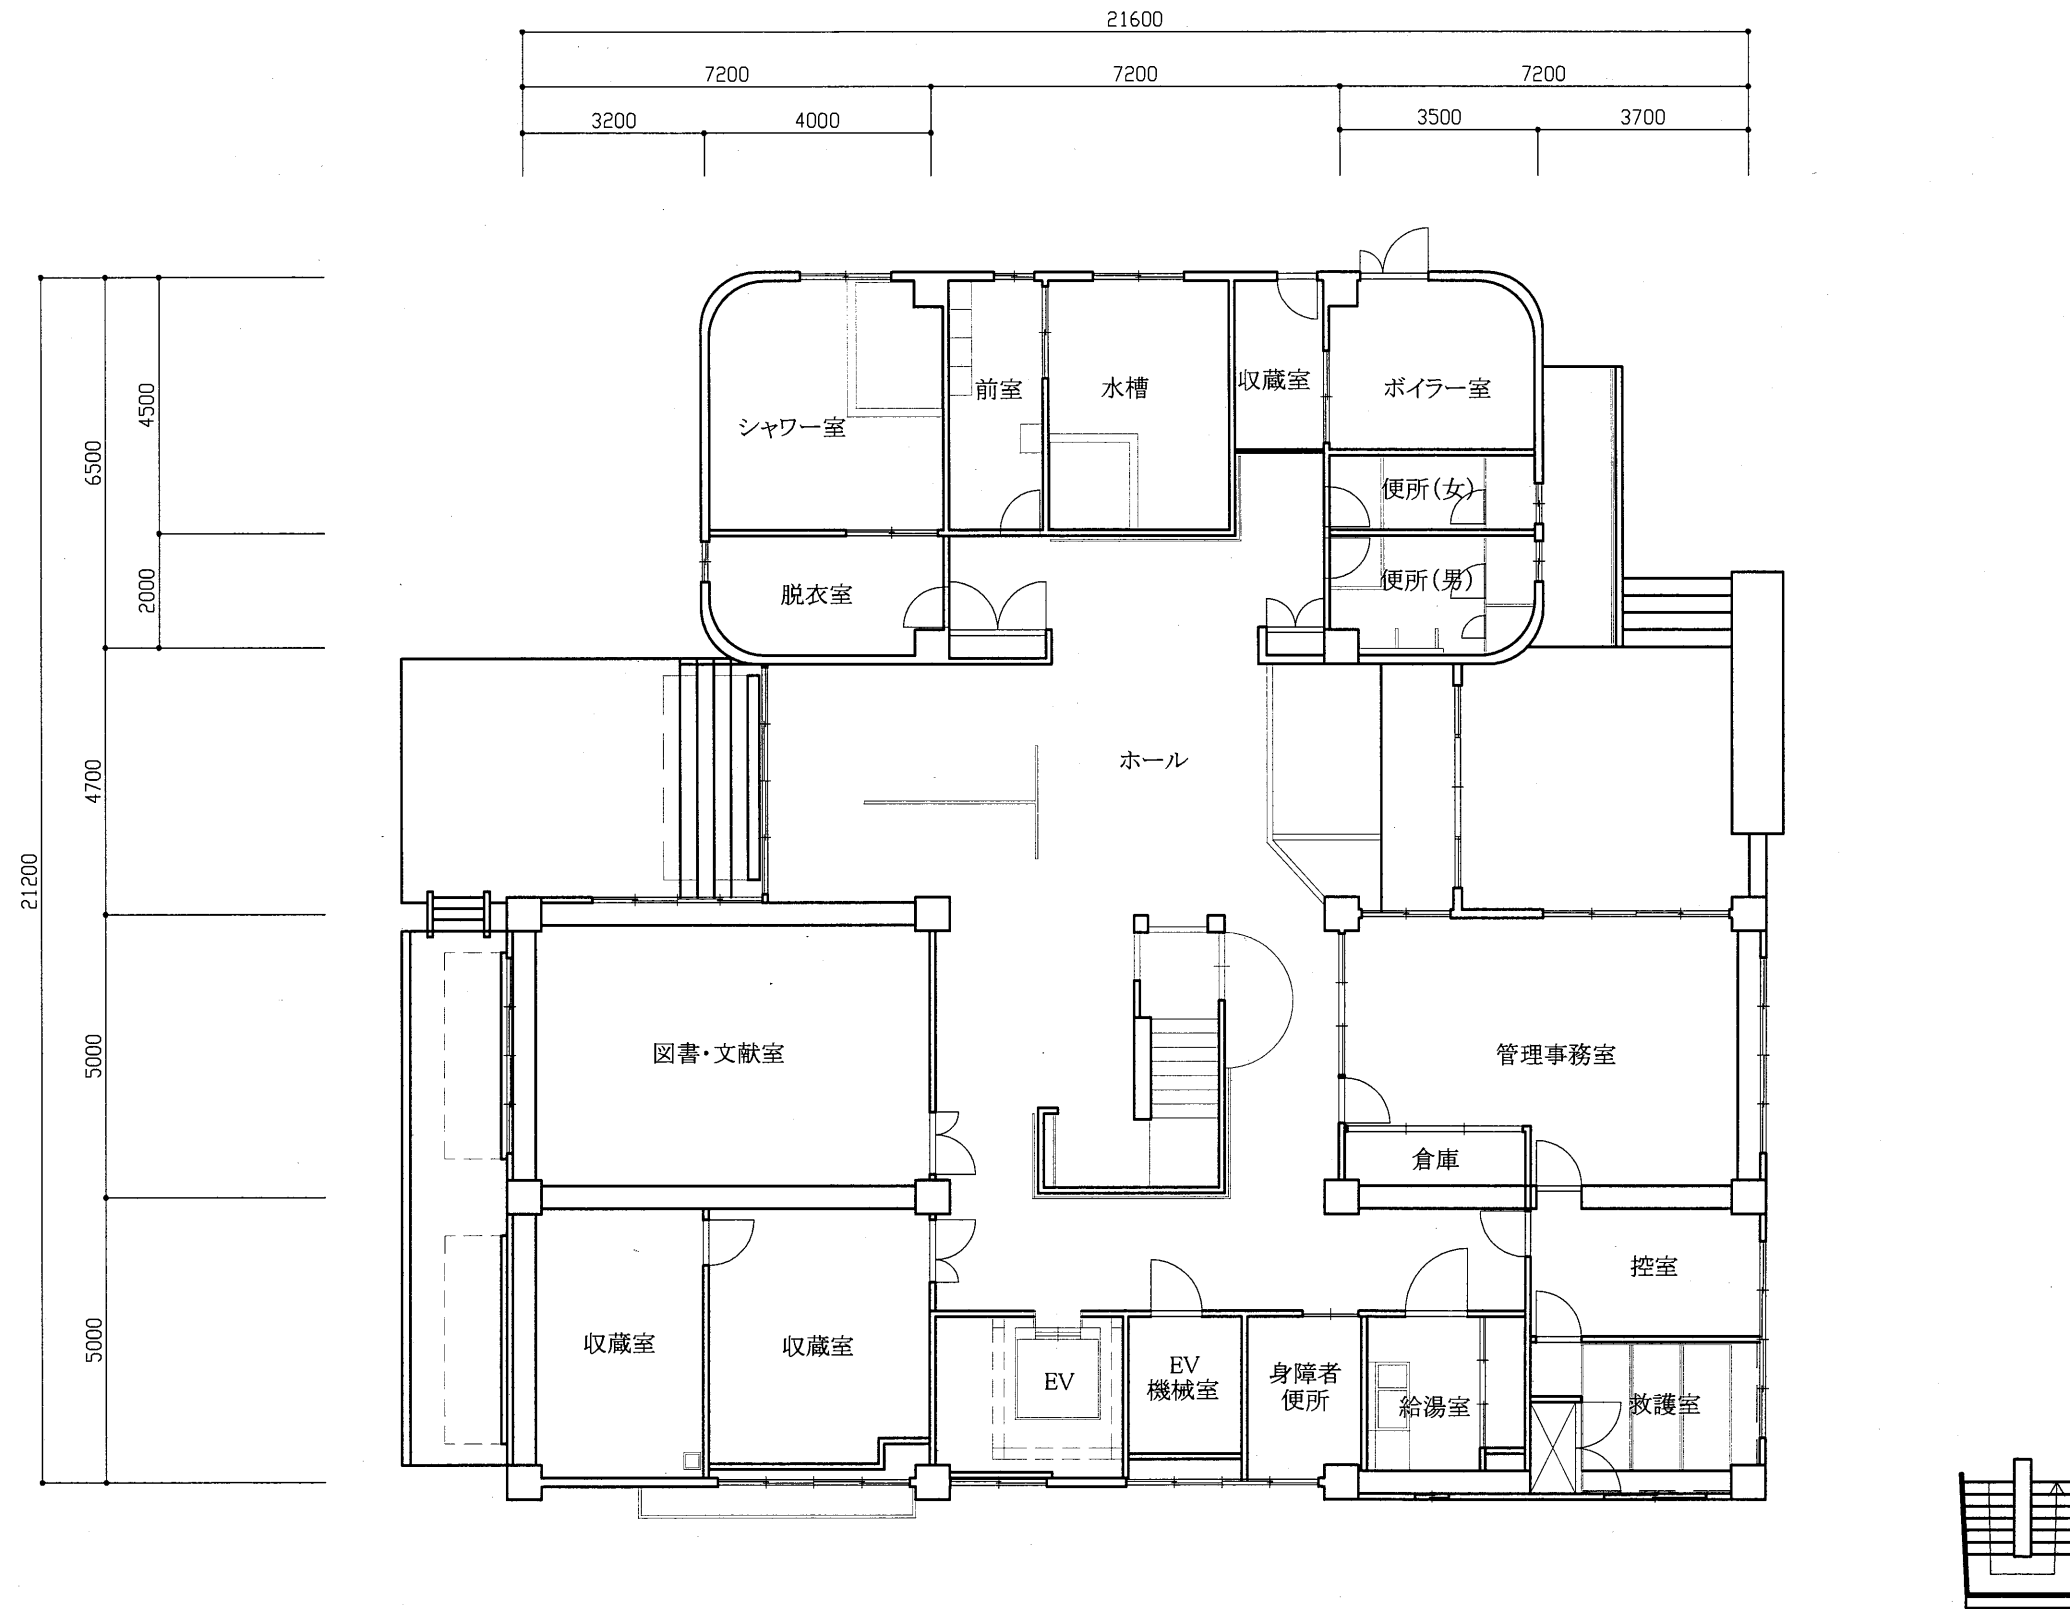

1階平面図 S1/200


工事名	市立中央図書館ほか7か所 建築基準法第12条点検業務委託			設計者資格 氏名	級建築士登録第 号			課長	主査等	担当者	横須賀市 財務部 FM推進課
図面名称	1階平面図	図番	縮尺	1/200	作図	平成	年	月	日		

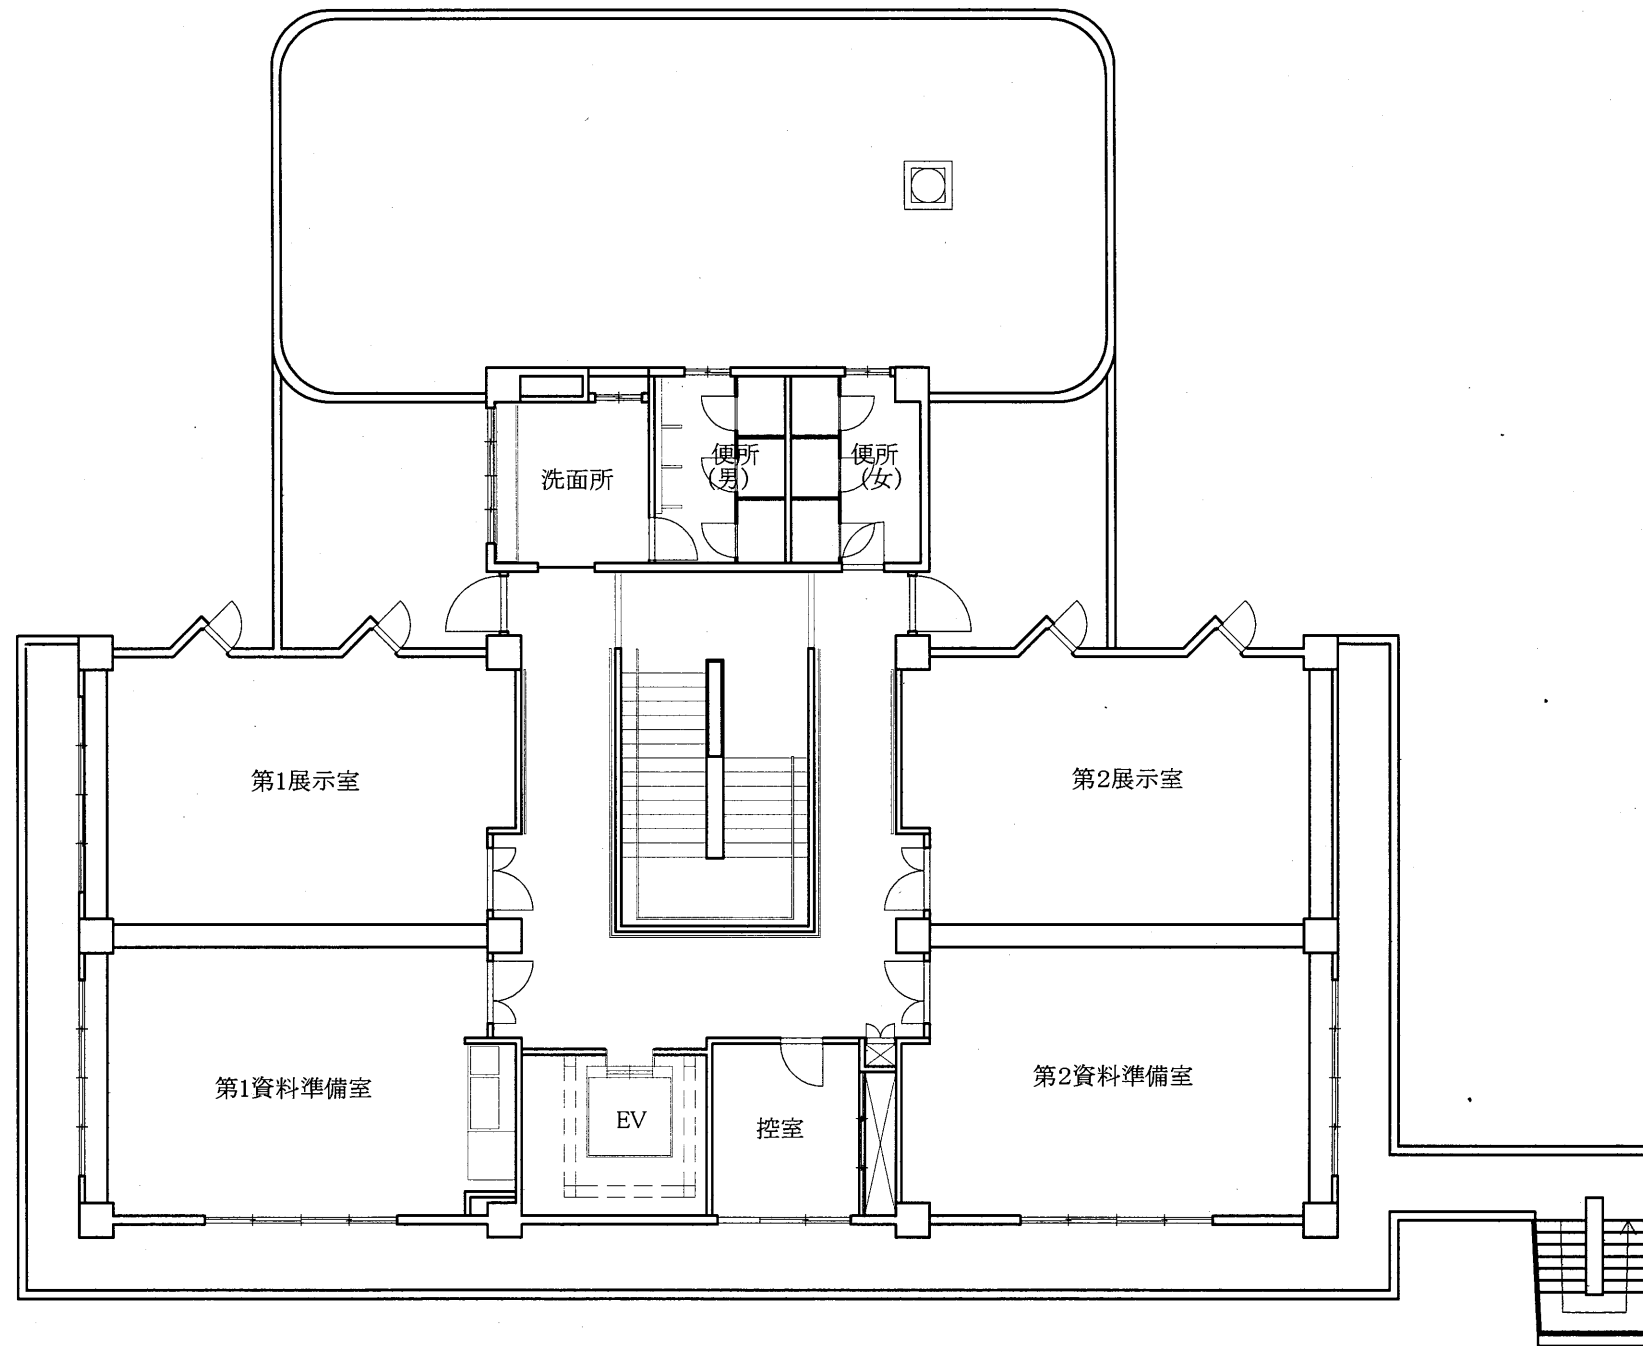

2階平面図 S1/200

天神島BC


工事名	市立中央図書館ほか7か所 建築基準法第12条点検業務委託			設計者資格 氏名	級建築士登録第 号			課長	主査等	担当者	横須賀市 財務部 FM推進課
図面名称	2階平面図	図番		縮尺	1/200	作図	平成 年 月 日				

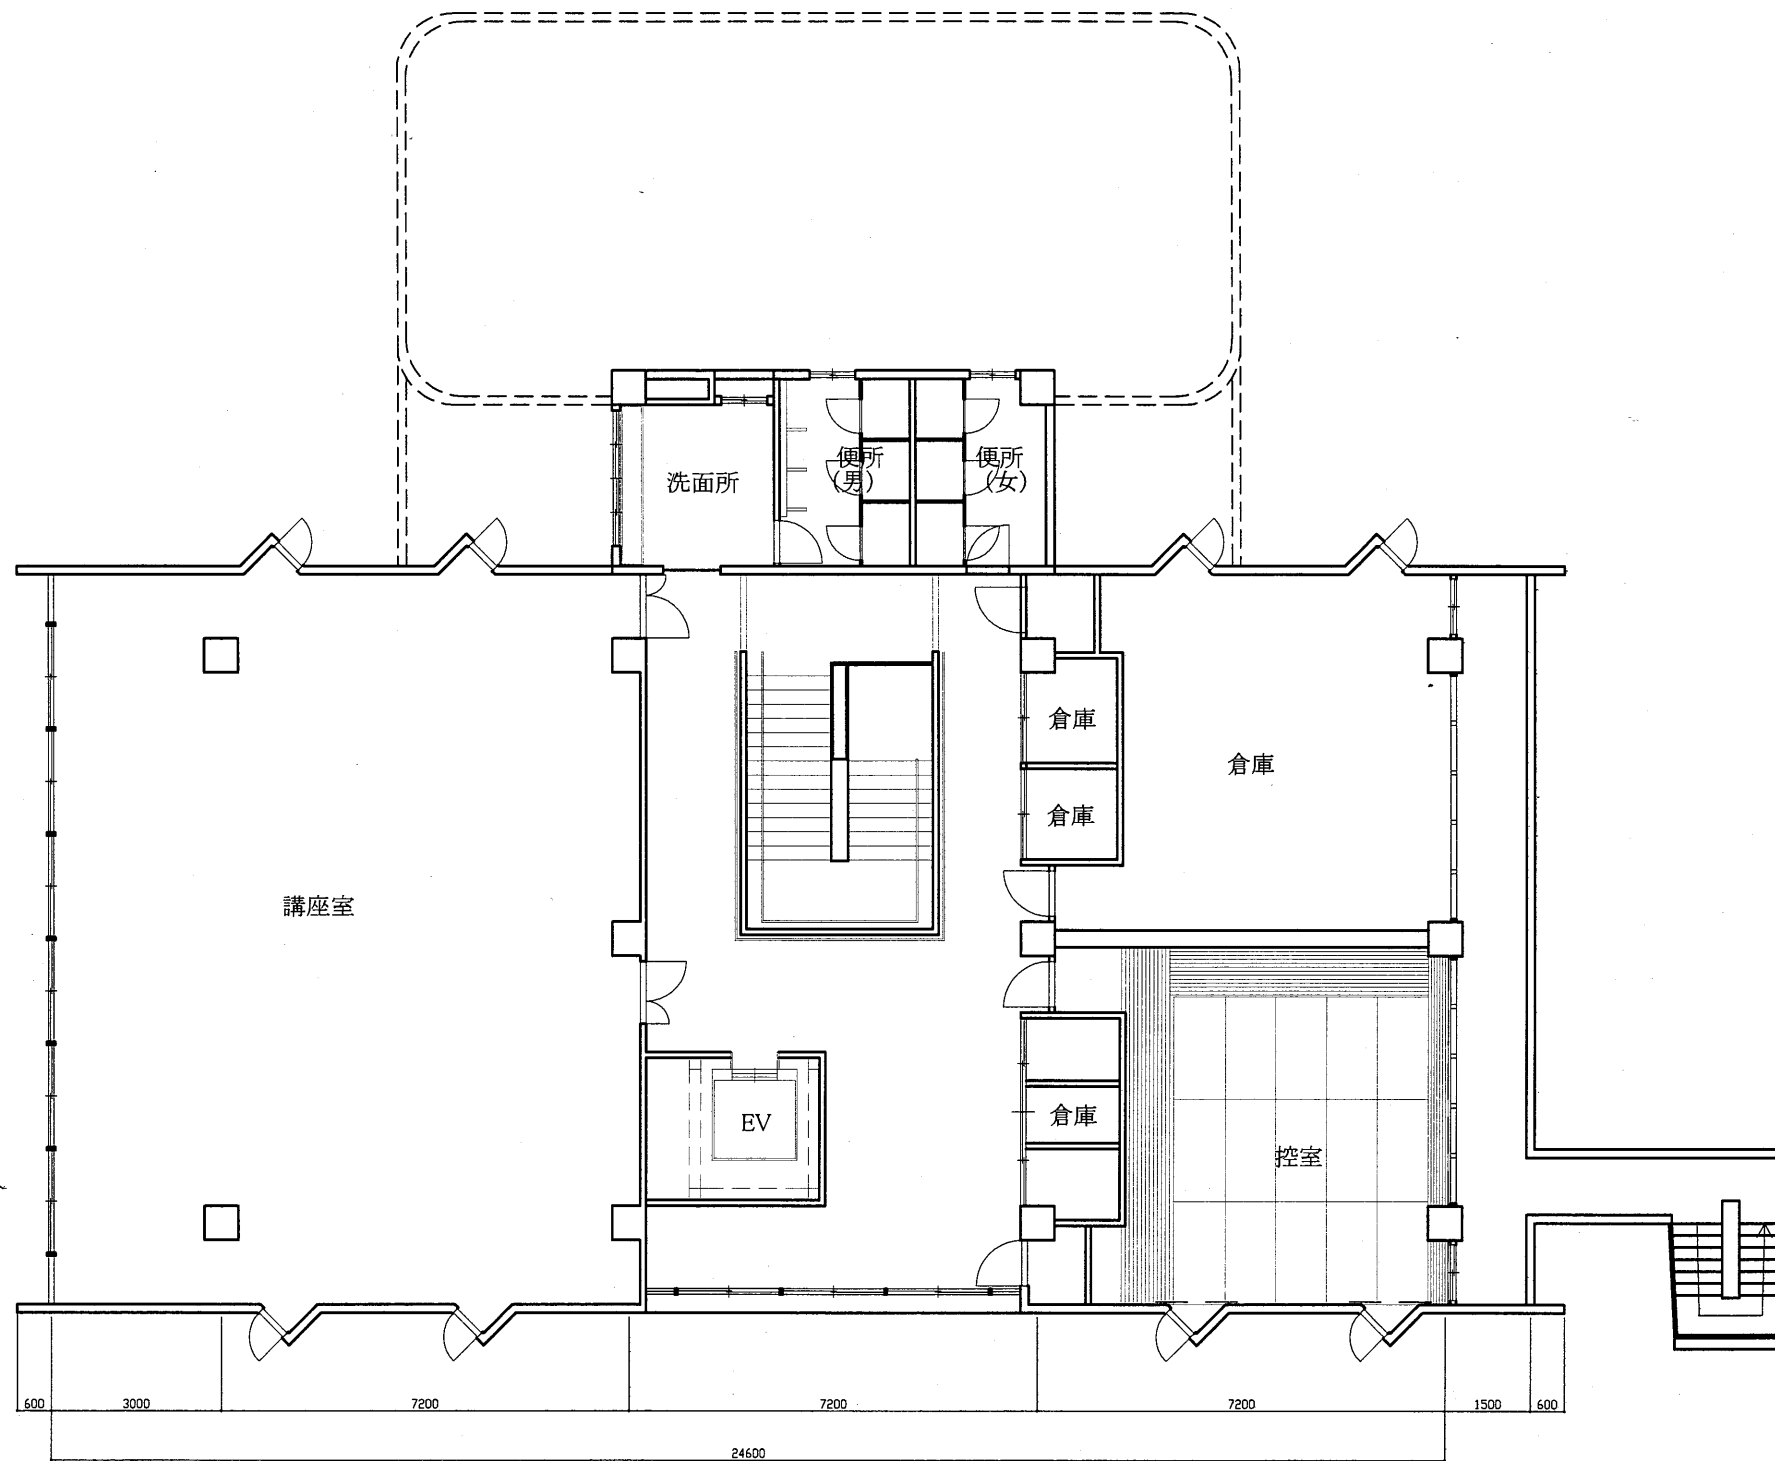

3階平面図 S1/200

天神島BC


工事名	市立中央図書館ほか7か所 建築基準法第12条点検業務委託		設計者資格 氏名	級建築士登録第 号			課長	主査等	担当者	横須賀市 財務部 FM推進課
図面名称	3階平面図	図番	縮尺	1/200	作図	平成 年 月 日				

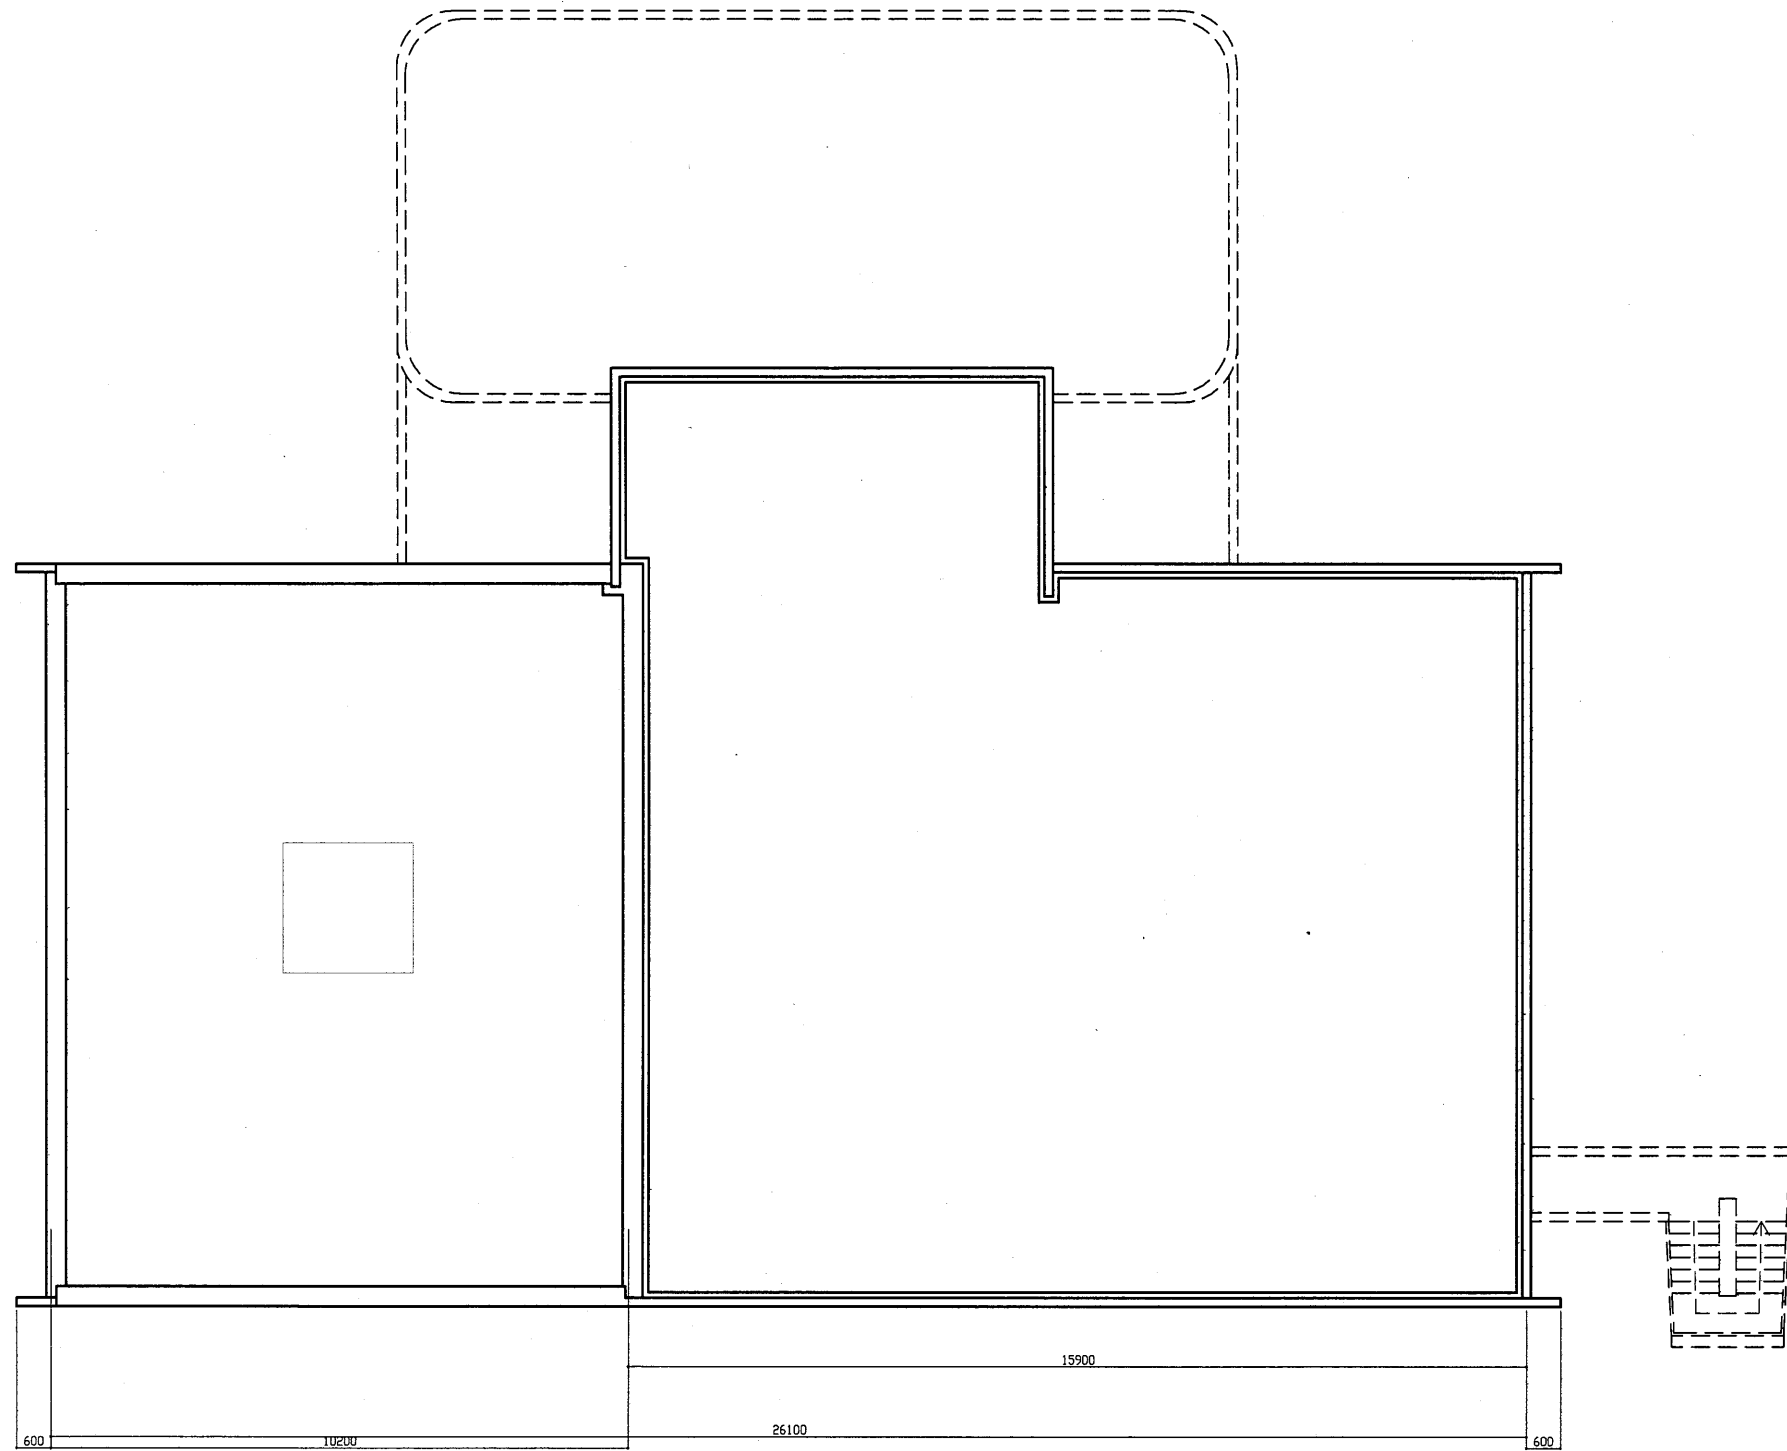


屋階平面図 S1/200

天神島BC

工事名	市立中央図書館ほか7か所 建築基準法第12条点検業務委託		設計者資格 氏名	級建築士登録第 号			課長	主査等	担当者	横須賀市 財務部 FM推進課
図面名称	屋上平面図	図番	縮尺	1/200	作図	平成 年 月 日				

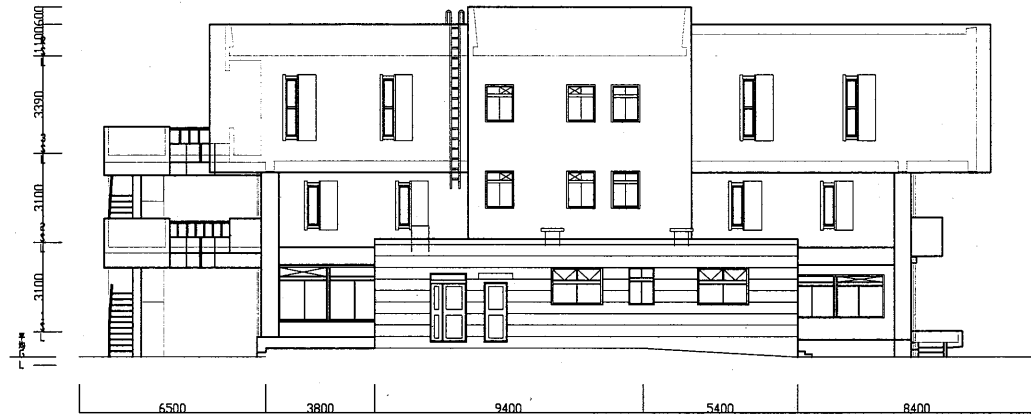


北側立面図 S 1:200

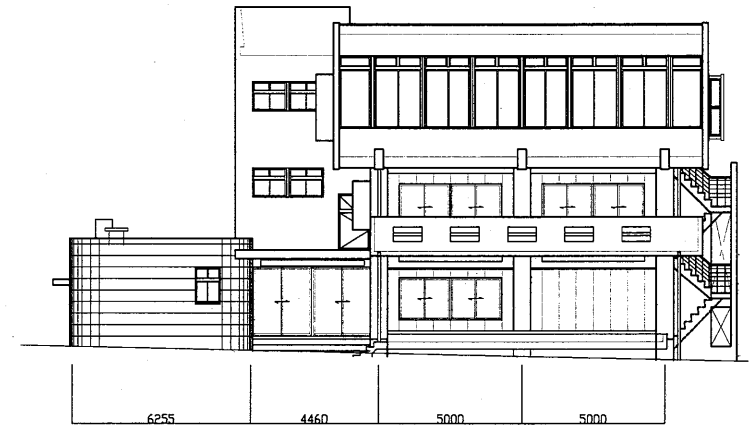

西側立面図 S 1:200




南側立面図 S 1:200

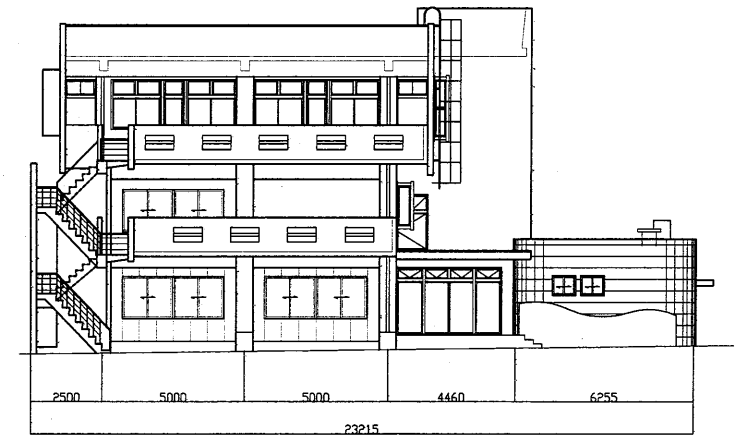

東側立面図 S 1:200


天神島BC

工事名	市立中央図書館ほか7か所 建築基準法第12条点検業務委託			設計者資格 氏名	級建築士登録第 号			課長	主査等	担当者	横須賀市 財務部 FM推進課
図面名称	立面図	図番		縮尺	S 1:200	作図	平成 年 月 日				

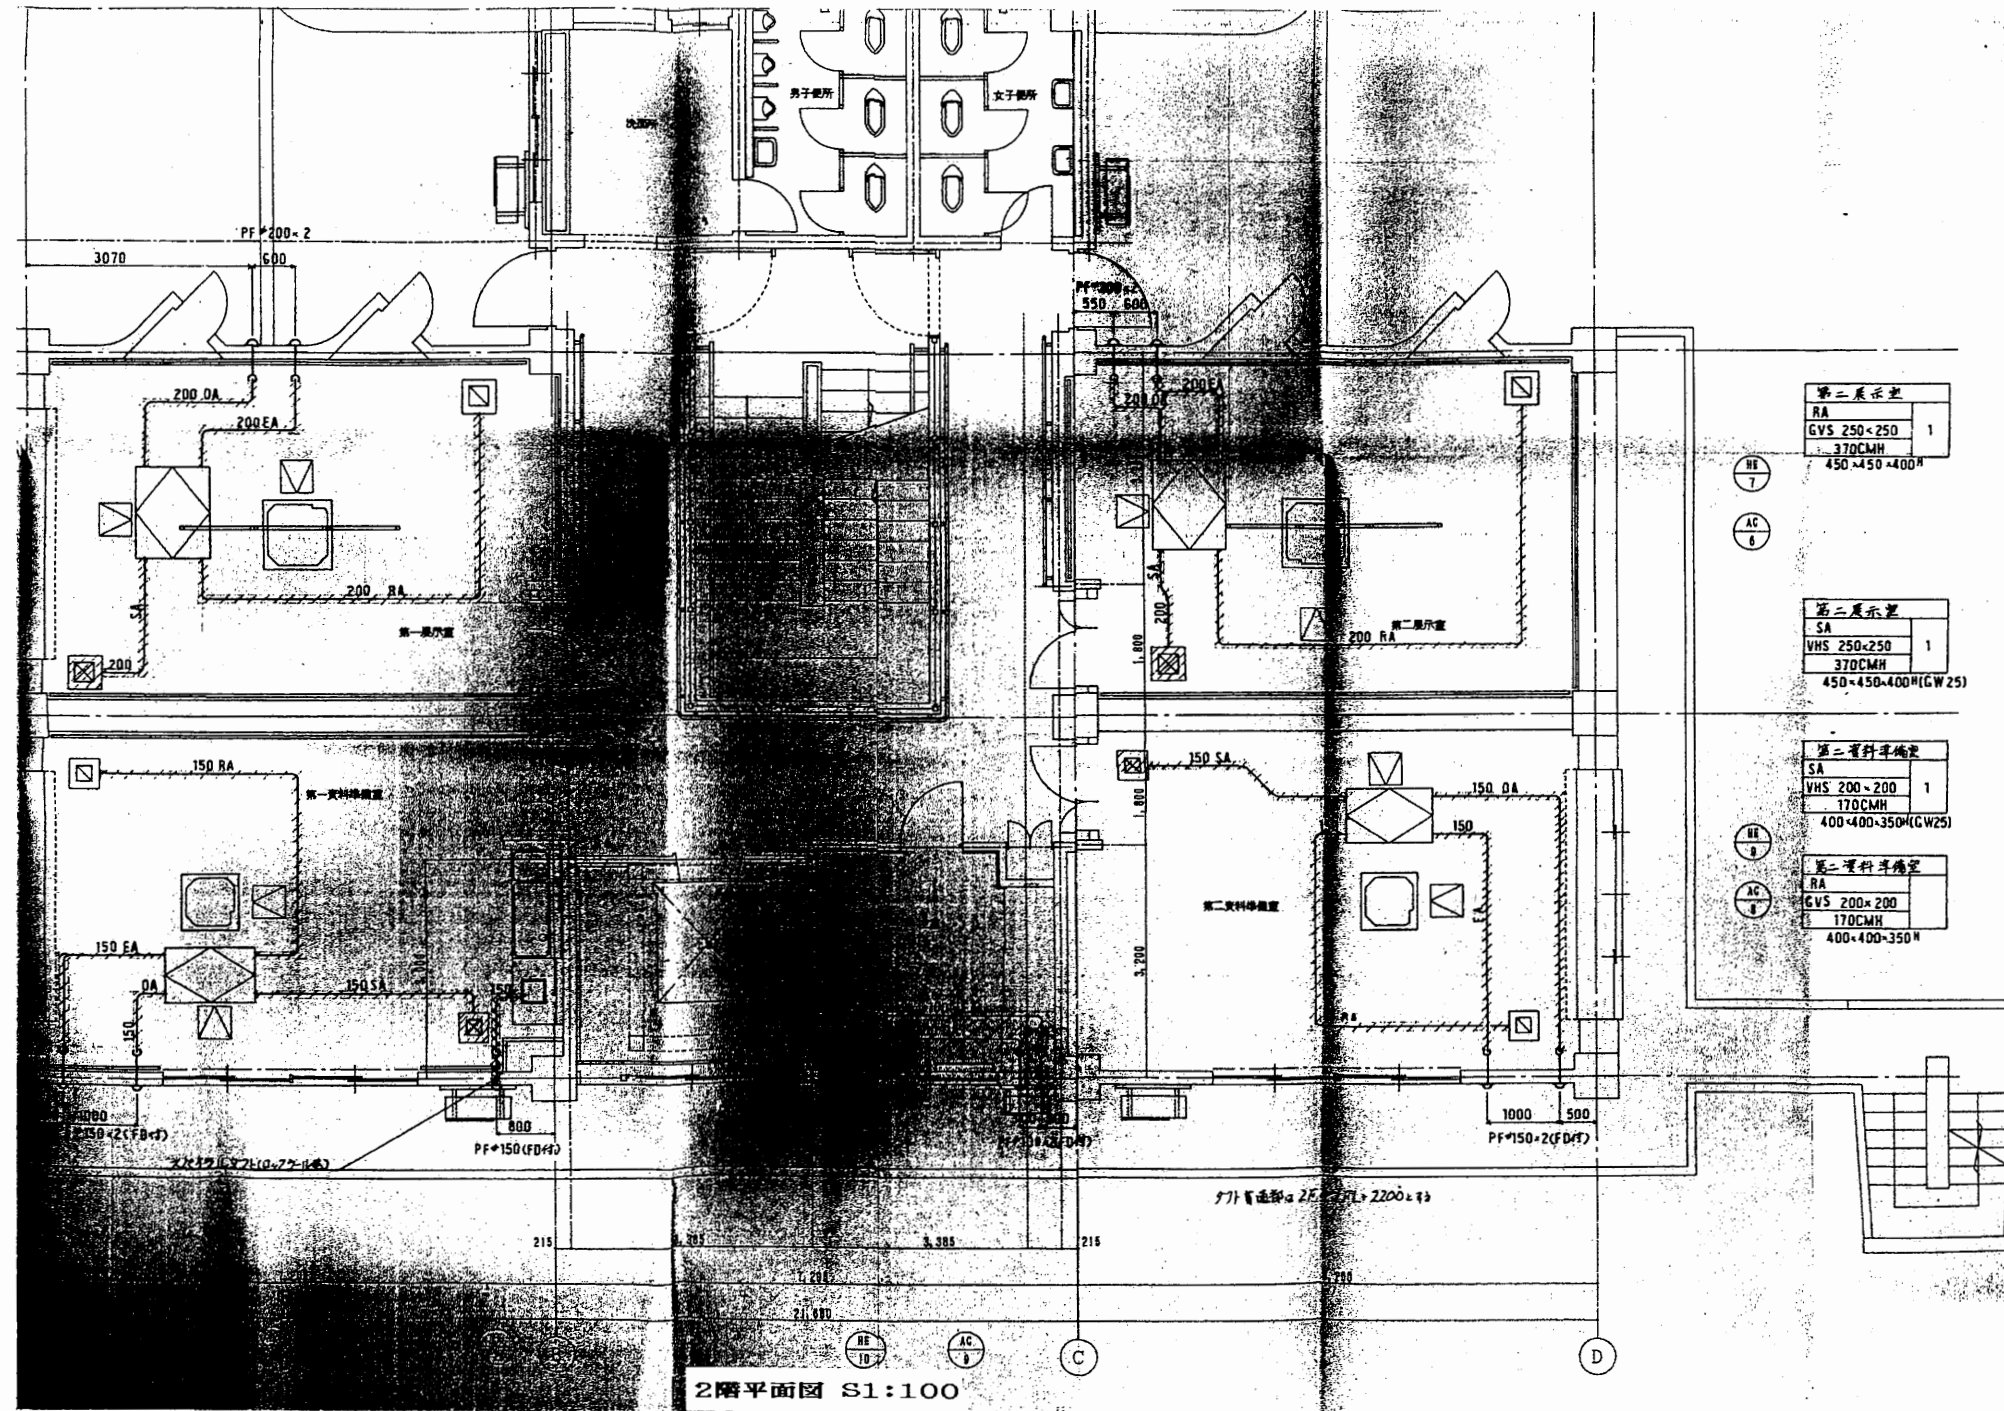

天神島BC


工事名	市立中央図書館ほか7か所 建築基準法第12条点検業務委託			設計者資格 氏名	級建築士登録第 号		課長	主査等	担当者	横須賀市 財務部 FM推進課
図面名称	図番	縮尺	作図	平成	年	月	日			

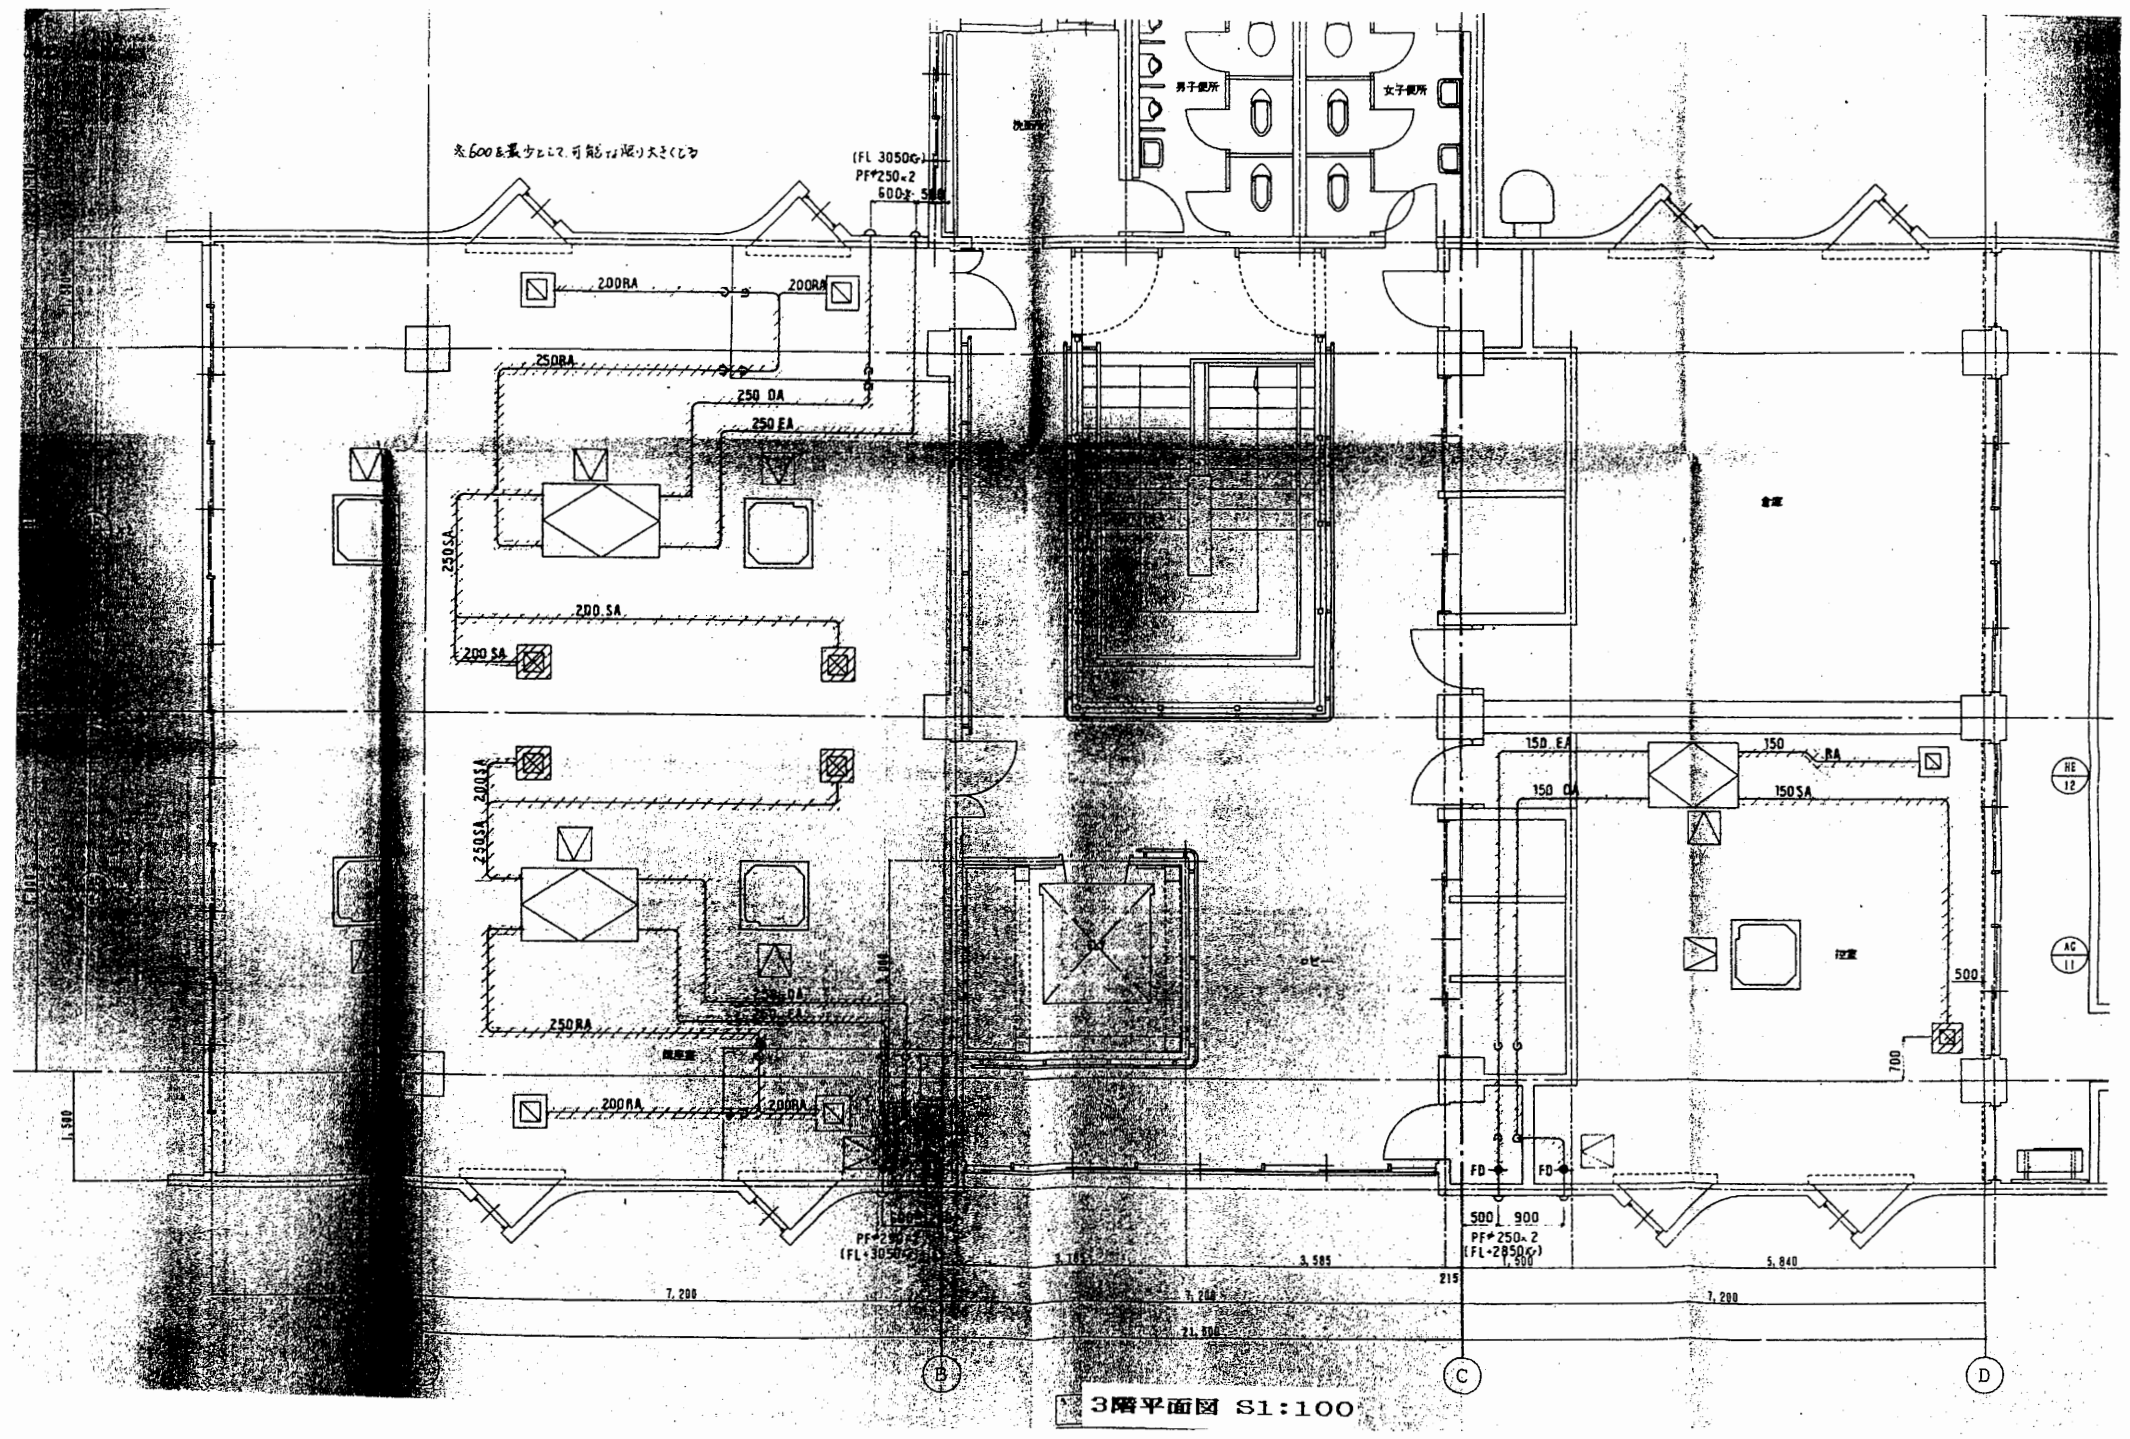

3階平面図 S1:100

天神島BC


工事名	市立中央図書館ほか7か所 建築基準法第12条点検業務委託		設計者資格 氏名	級建築士登録第 号		課長	主査等	担当者	横須賀市 財務部 FM推進課
図面名称	図番	縮尺	作図	平成	年 月 日				

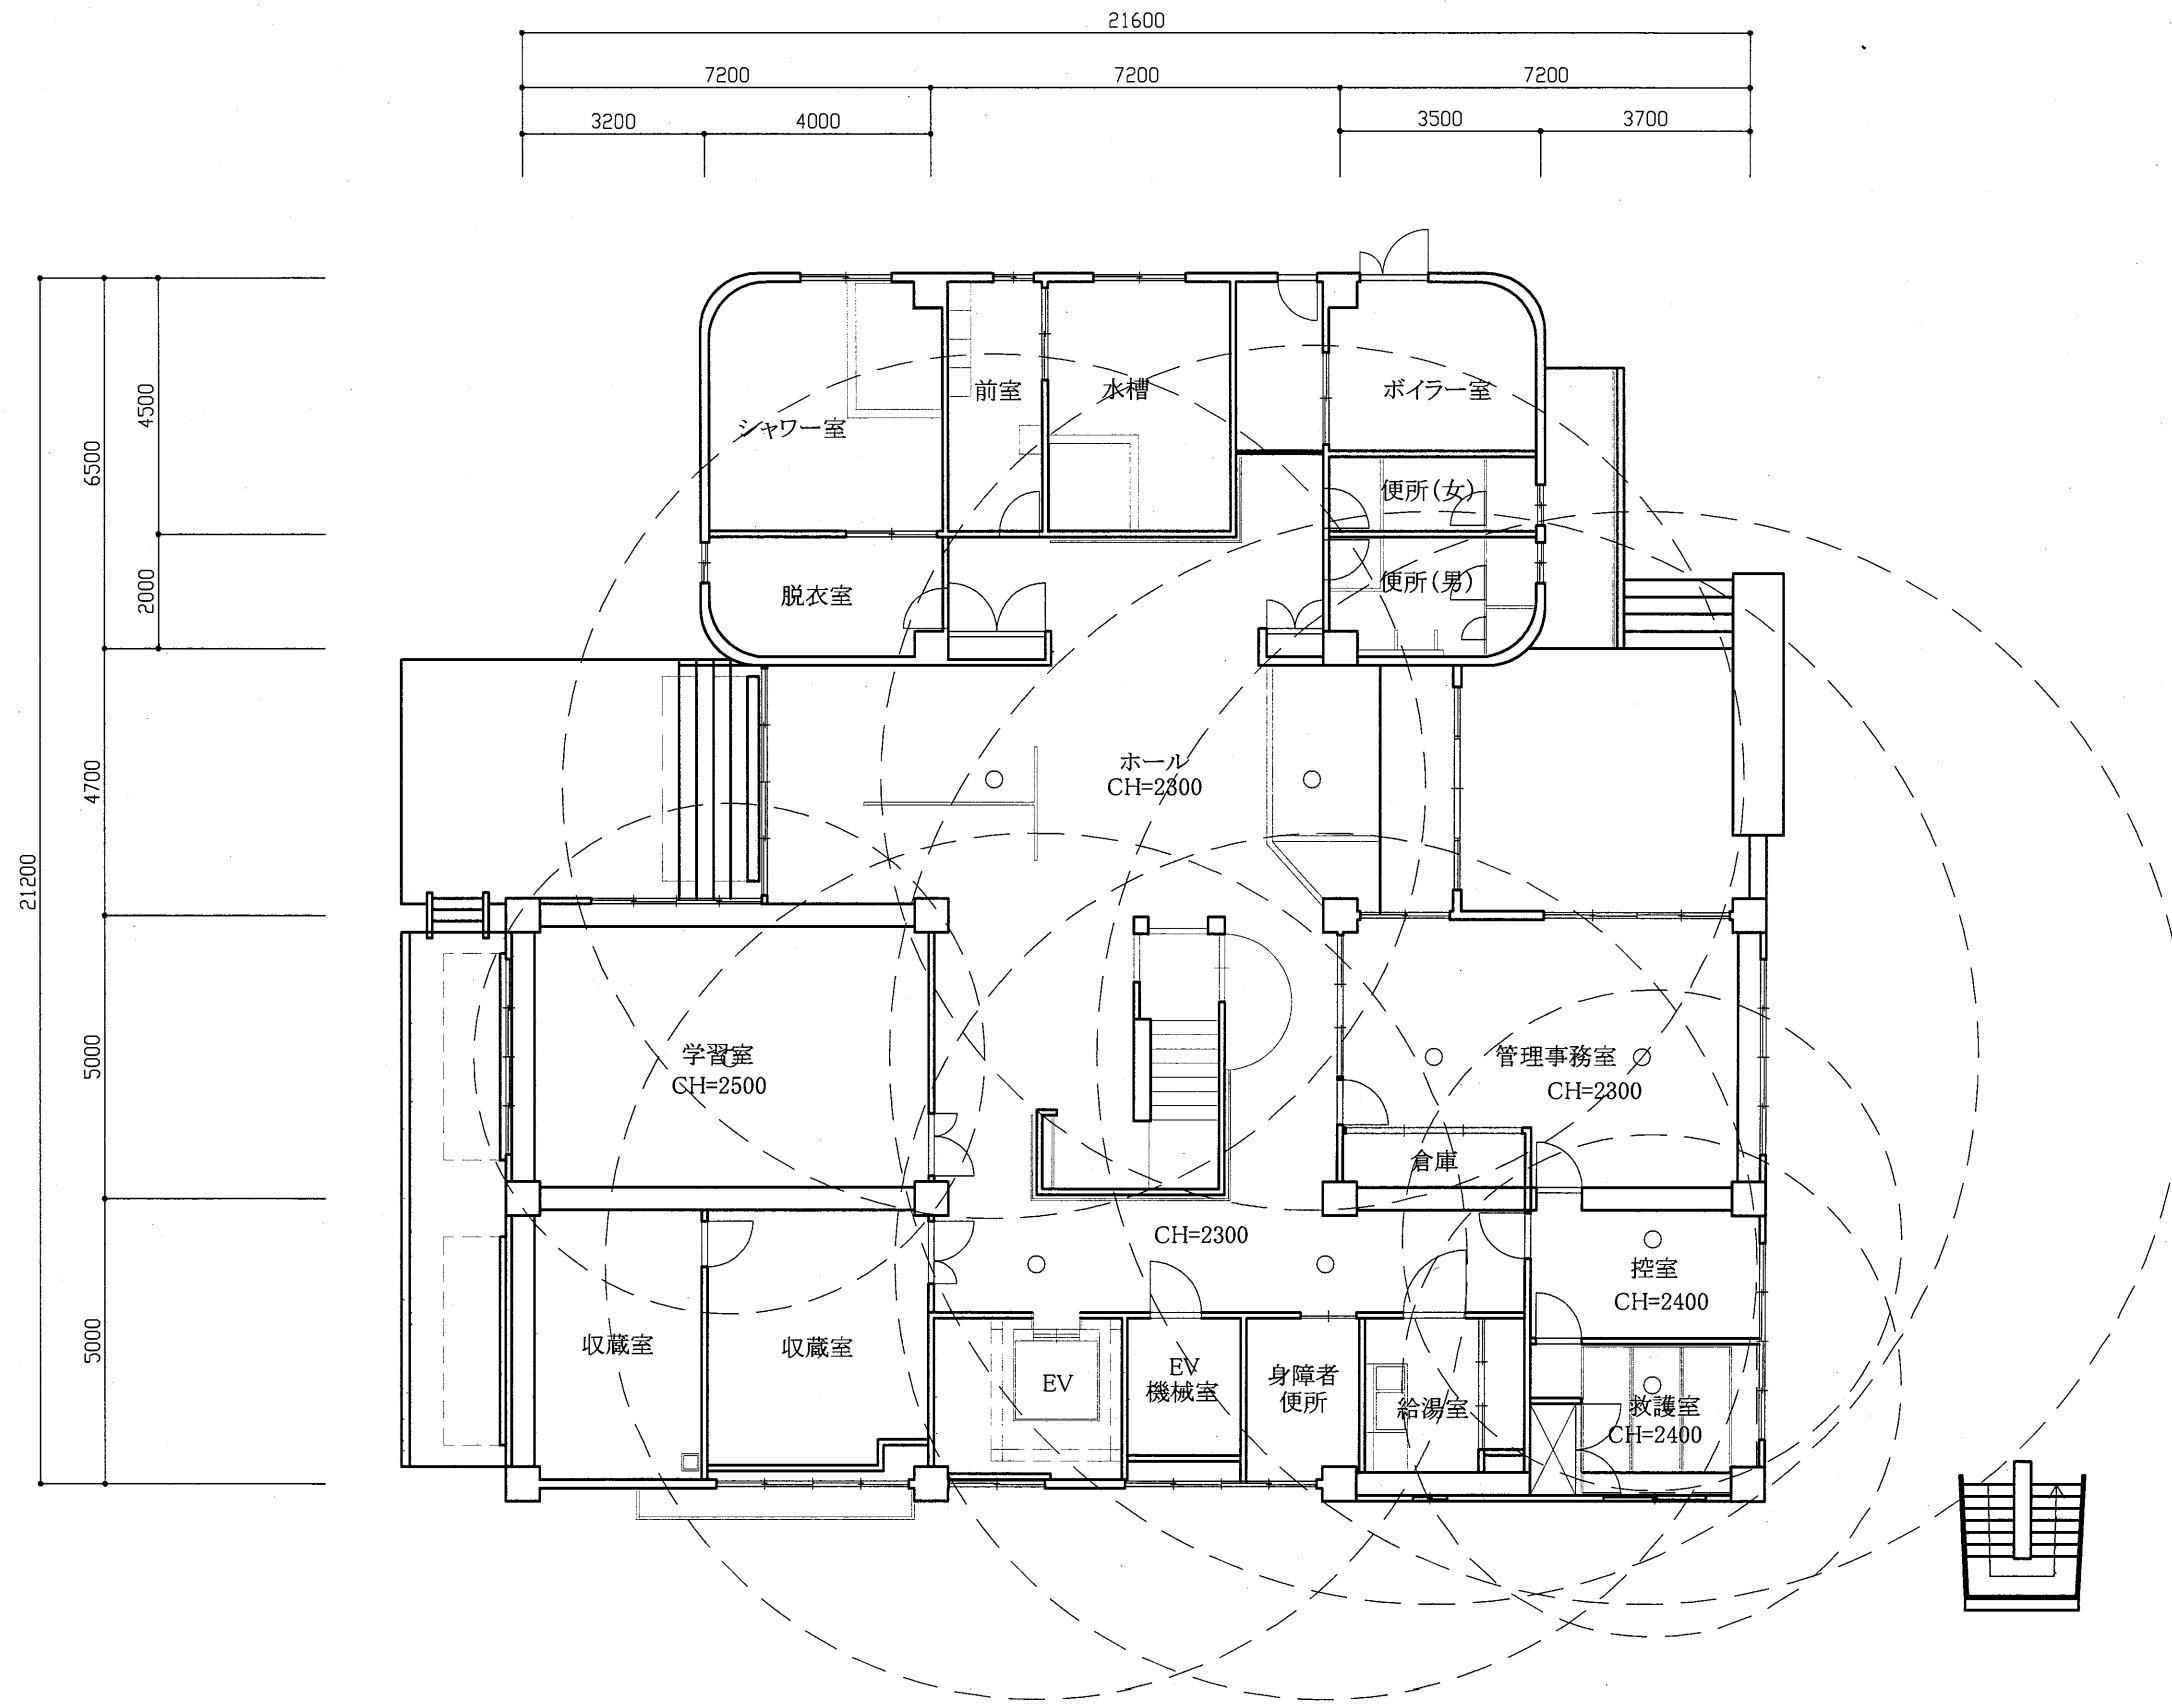

1階平面図 S1/100

天神島BC


工事名	市立中央図書館ほか7か所 建築基準法第12条点検業務委託			設計者資格 氏名	級建築士登録第 _____ 号			課長	主査等	担当者	横須賀市 財務部 FM推進課
図面名称	非常用照明1階	図番	縮尺	1/100	作図	平成	年	月	日		

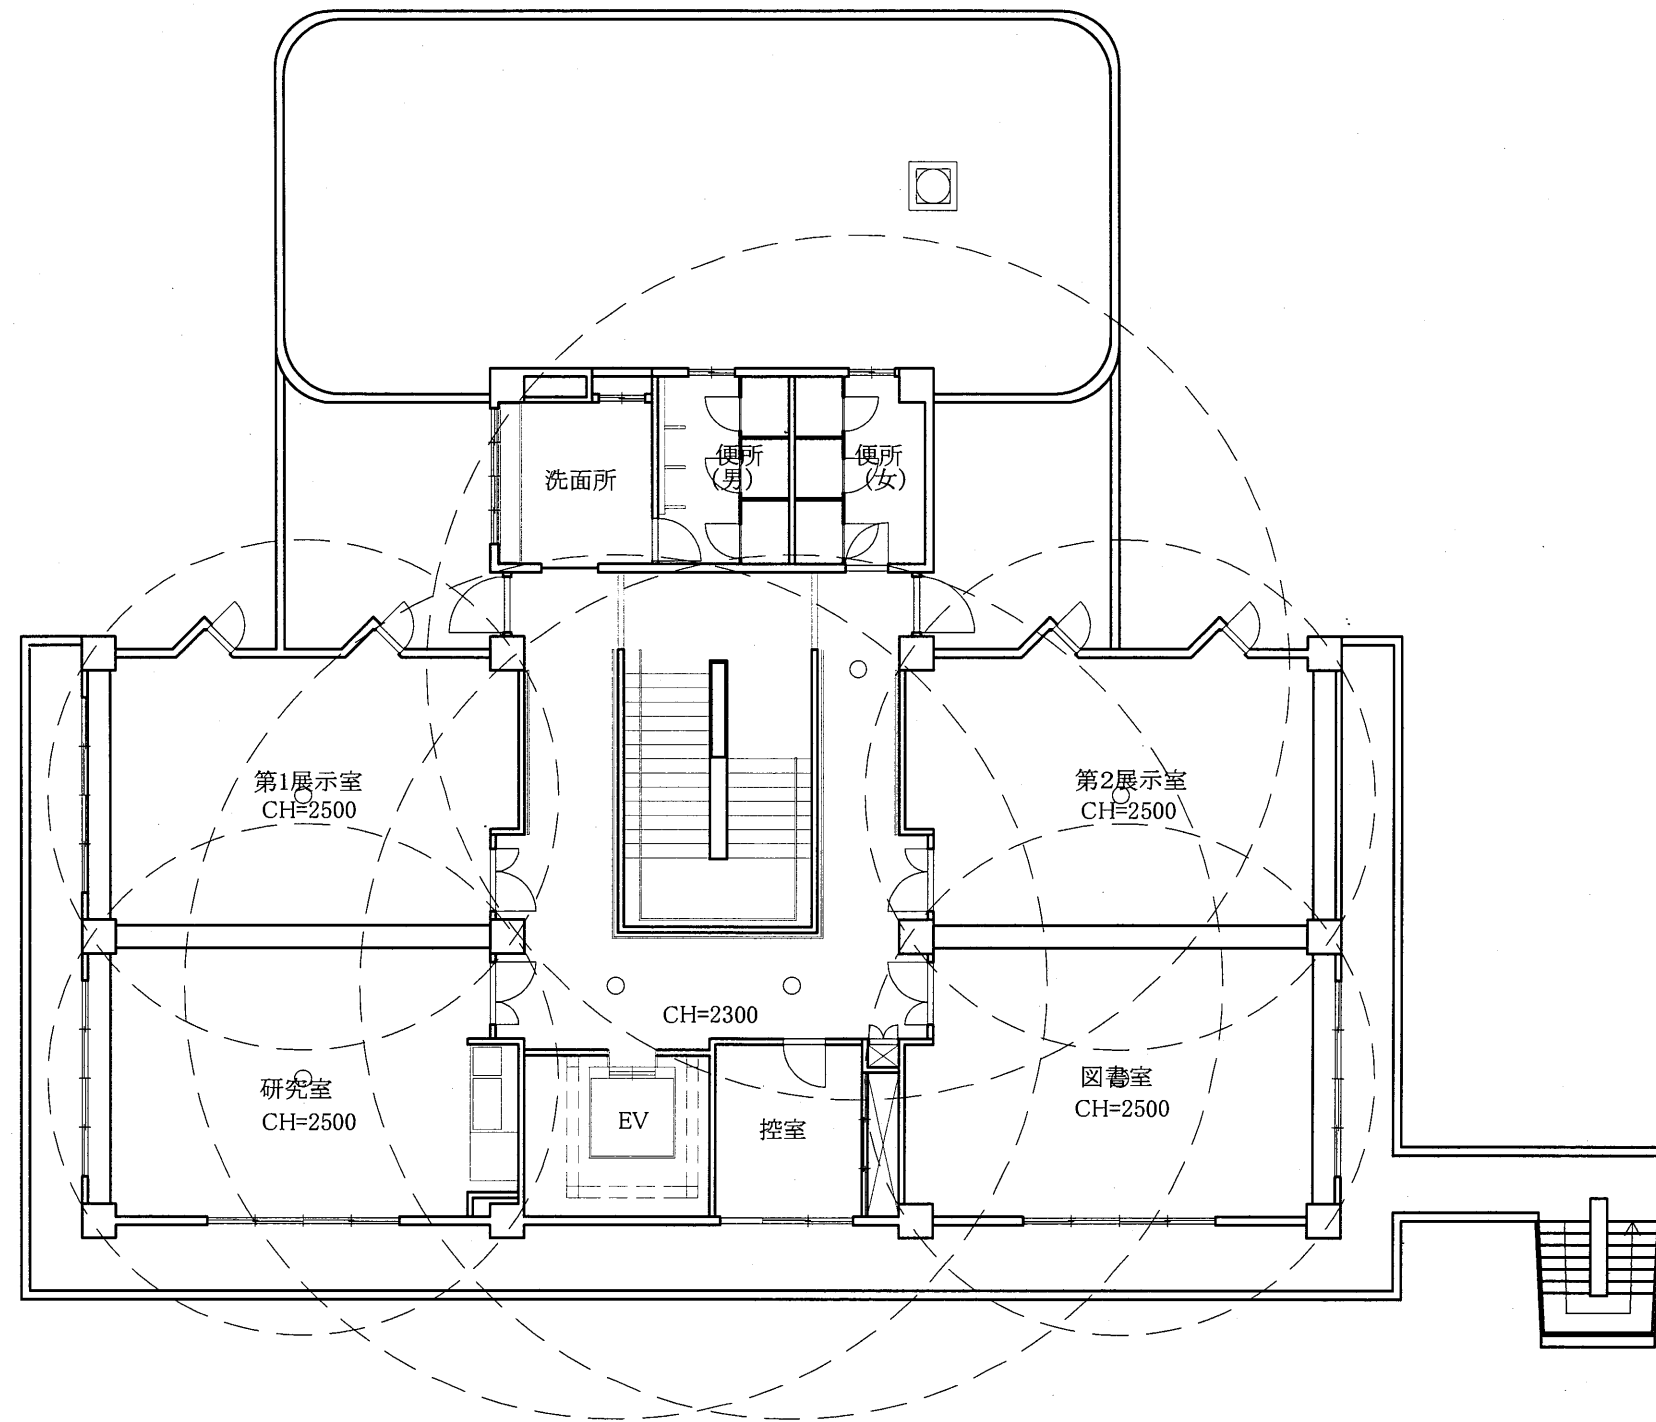

2階平面図 S1/100

天神島BC


工事名	市立中央図書館ほか7か所 建築基準法第12条点検業務委託			設計者資格 氏名	級建築士登録第 号			課長	主査等	担当者	横須賀市 財務部 FM推進課
図面名称	非常用照明2階	図番		縮尺	1/100	作図	平成 年 月 日				

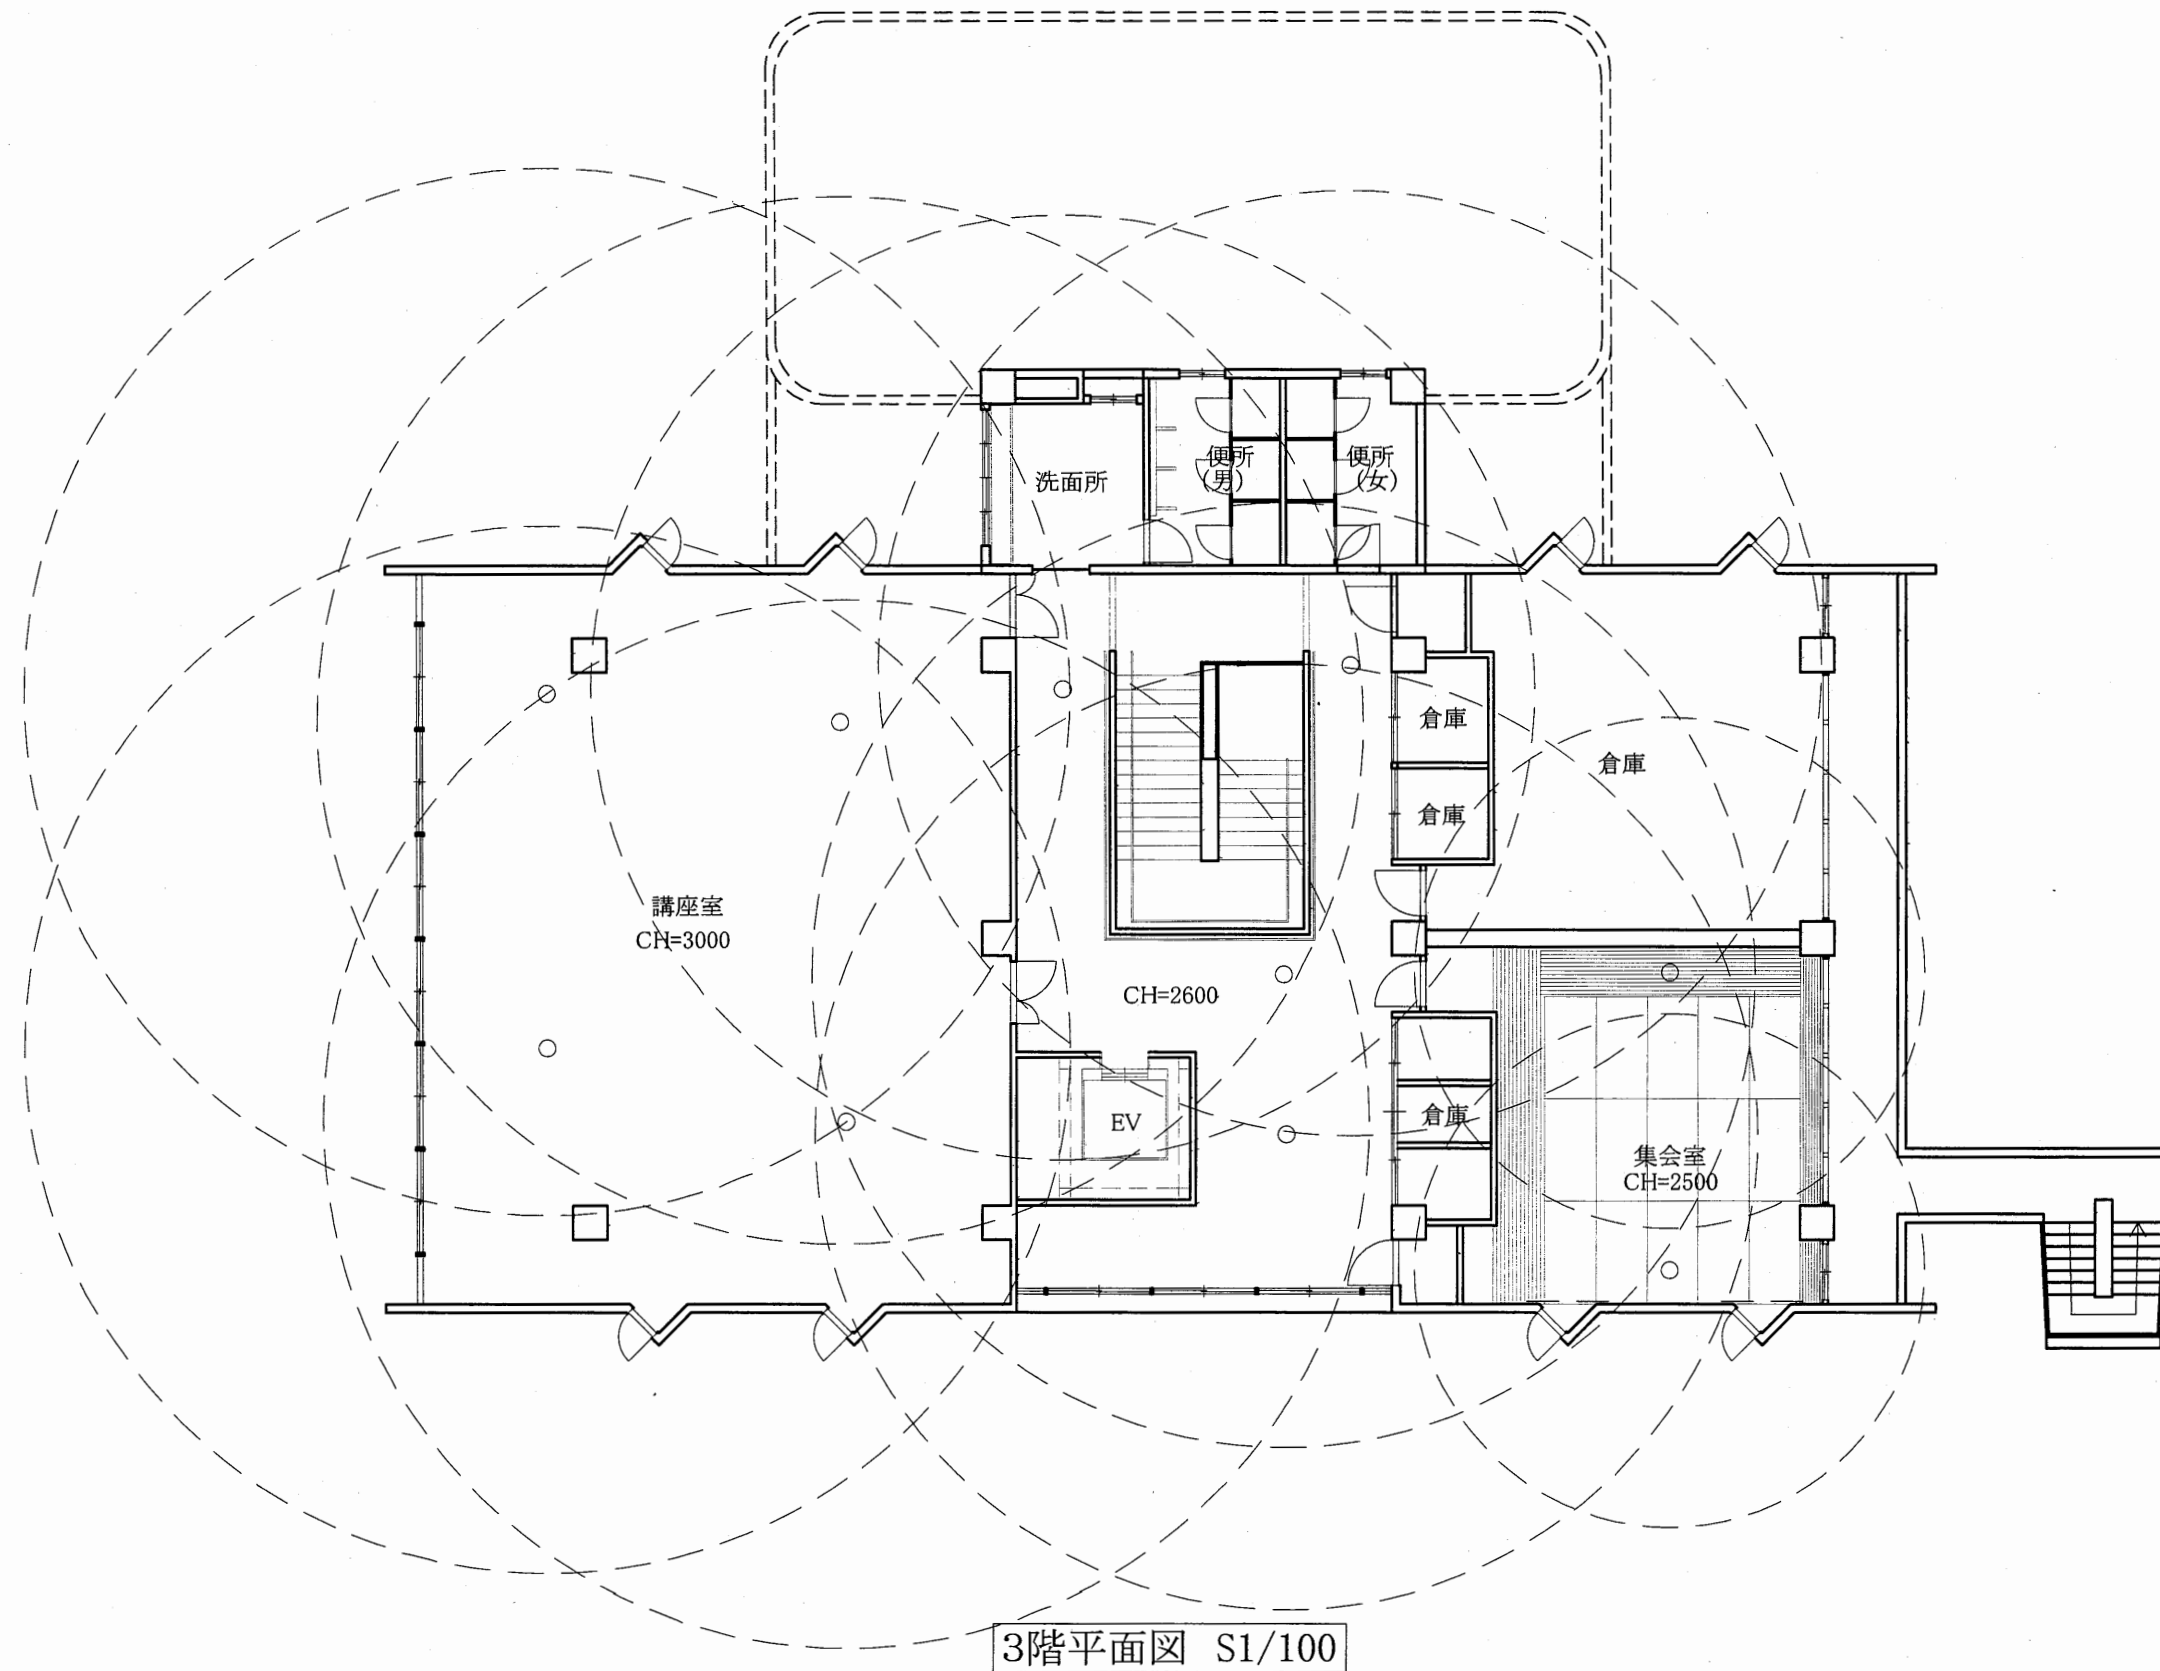

3階平面図 S1/100

天神島BC

工事名	市立中央図書館ほか7か所 建築基準法第12条点検業務委託			設計者資格 氏名	級建築士登録第 号			課長	主査等	担当者	横須賀市 財務部 FM推進課
図面名称	非常用照明3階	図番		縮尺	1/100	作図	平成 年 月 日				

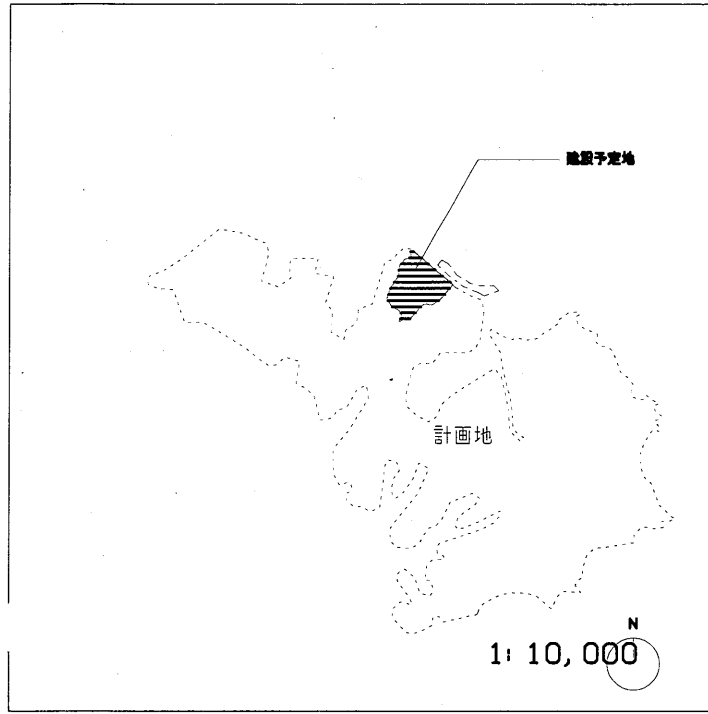

建築概要

1. 施設名称・その他


施設名称	(仮称)横須賀市美術館
施設地	横須賀市磯原4丁目1番ほか
主要用途	美術館

2. 敷地状況

敷地面積(?)	22,303.75
前面道路	県道209号磯崎崎状線、幅員10m
都市計画区域の内外の別	都市計画区域内
用途地域	指定なし
その他の区域・地区	市街化調整区域、第1種風致地区
敷地に建築可能な延床面積を敷地面積で除した数値	
敷地に建築可能な延床面積を敷地面積で除した数値	

2. 構造・規模


階数	地上2階、地下2階
構造形式	地上: RC造、一部鉄骨造、地下: RC造
基礎	直接基礎、一部杭基礎
最高高さ(m)	6.93
建築面積(?)	4174.66
延べ床面積(?)	12,035.39
造坪率	
容積率	

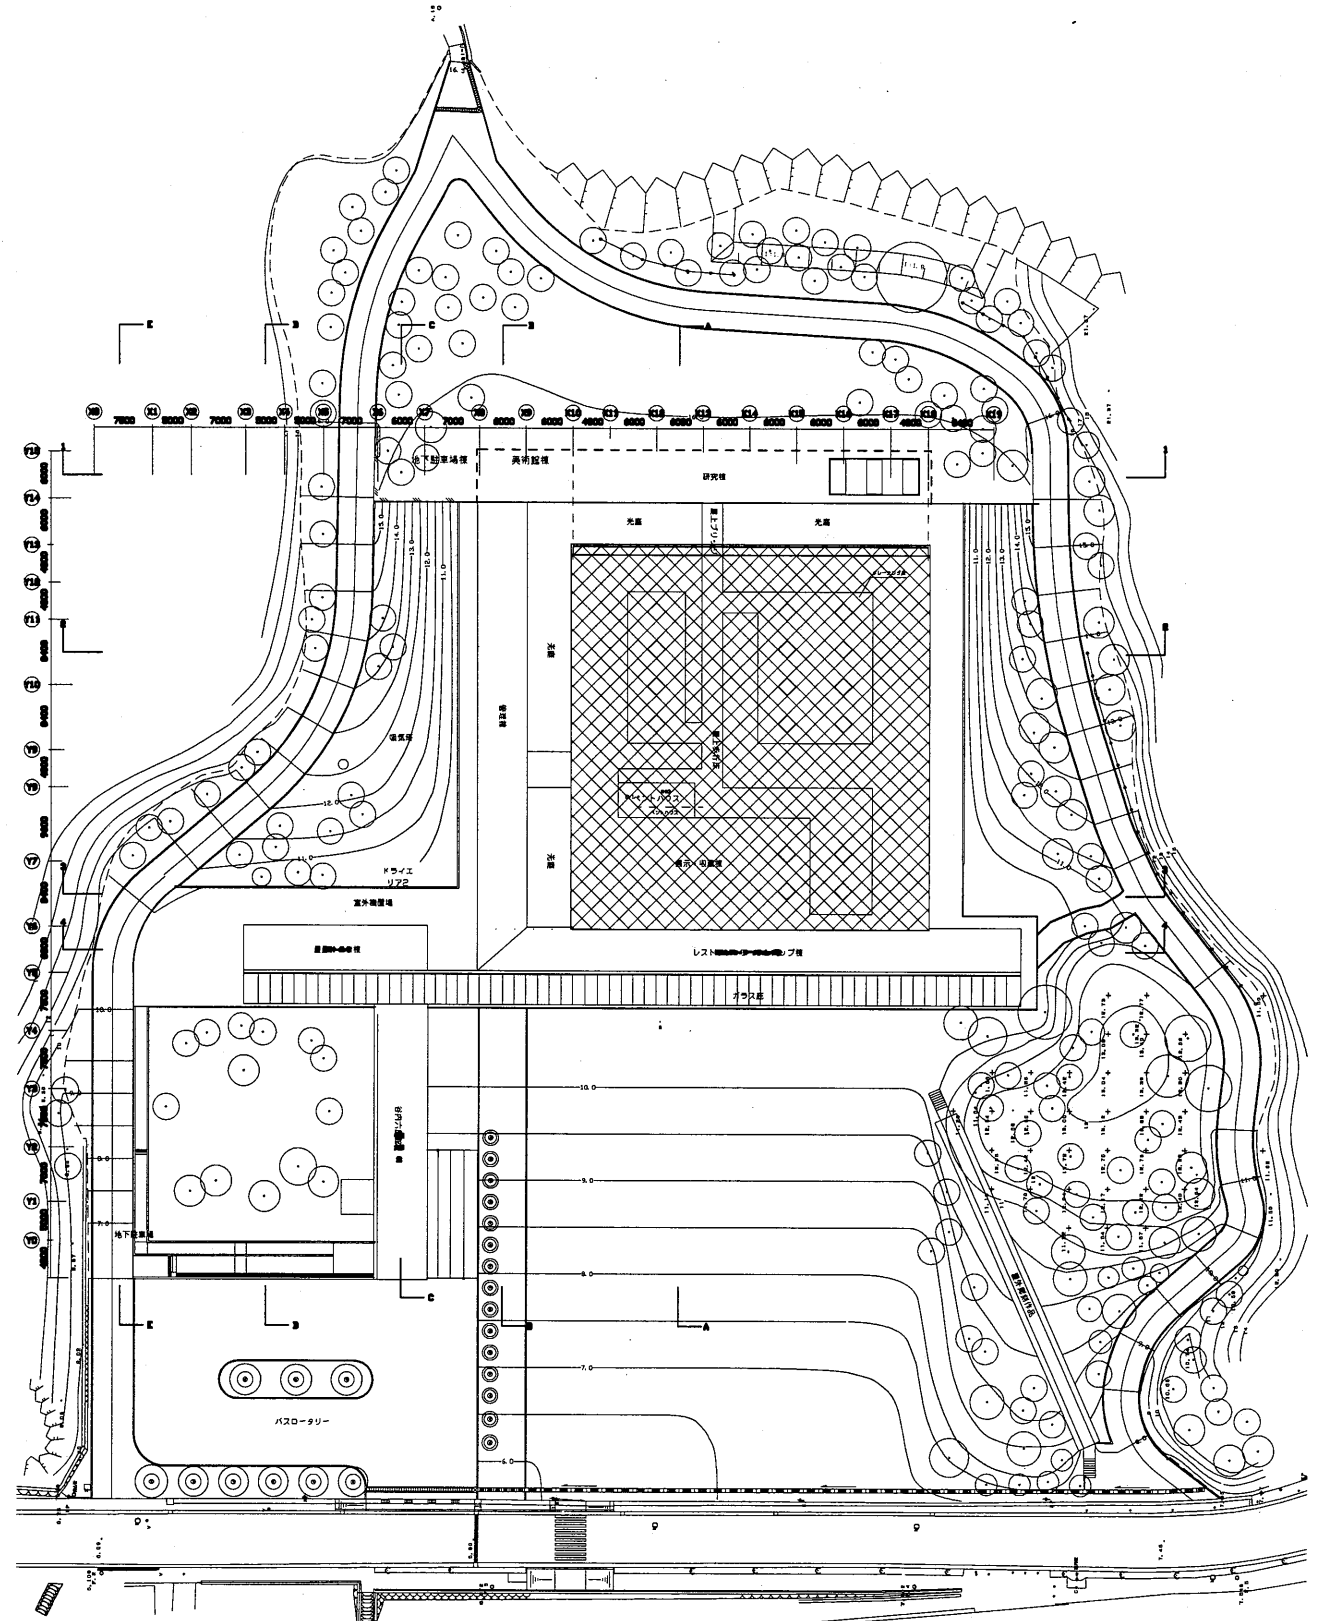

配置図 1/300

横須賀美術館

工事名	市立中央図書館ほか7か所 建築基準法第12条点検業務委託			設計者資格氏名	級建築士登録第 号			課長	主査等	担当者	横須賀市 財務部 FM推進課
図面名称	案内図・配置図	図番		縮尺	1:800	作図	平成 年 月 日				

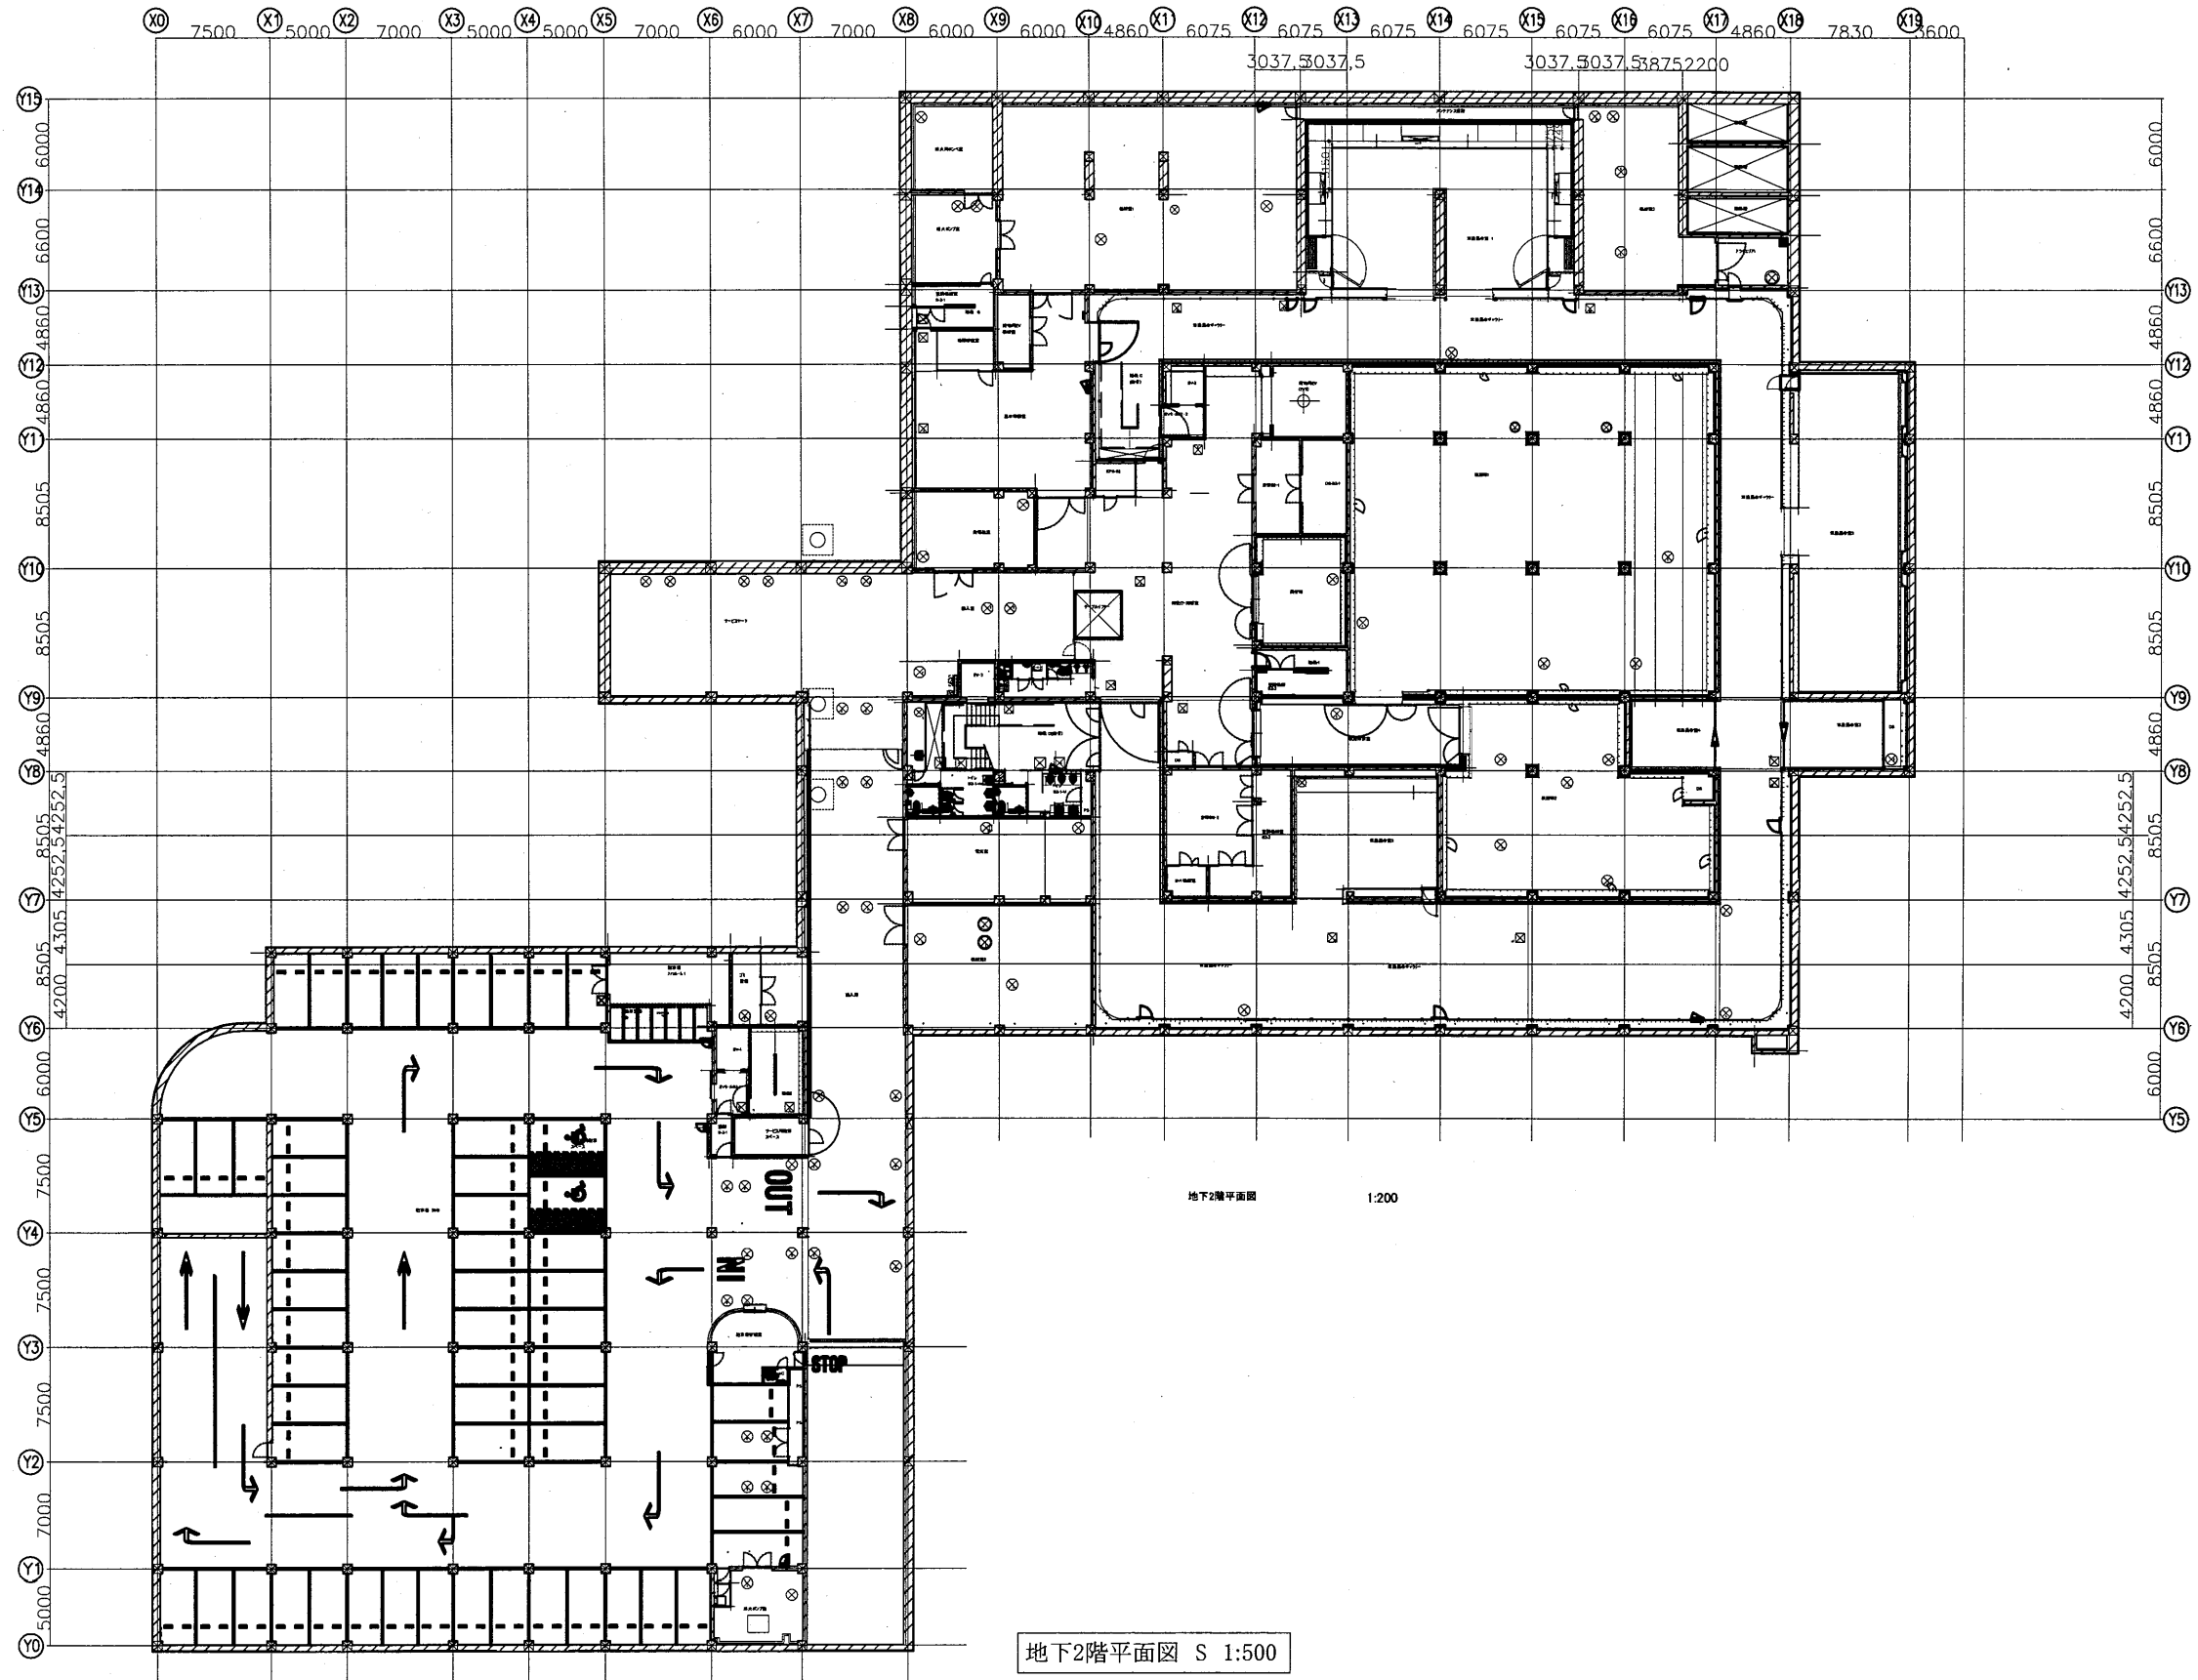


横須賀美術館

横須賀市
財務部 FM推進課

工事名	市立中央図書館ほか7か所 建築基準法第12条点検業務委託		設計者資格 氏名	級建築士登録第 _____ 号		課長	主査等	担当者
図面名称	地下2階平面図	図番	縮尺	作図	平成 年 月 日			


A3 A4

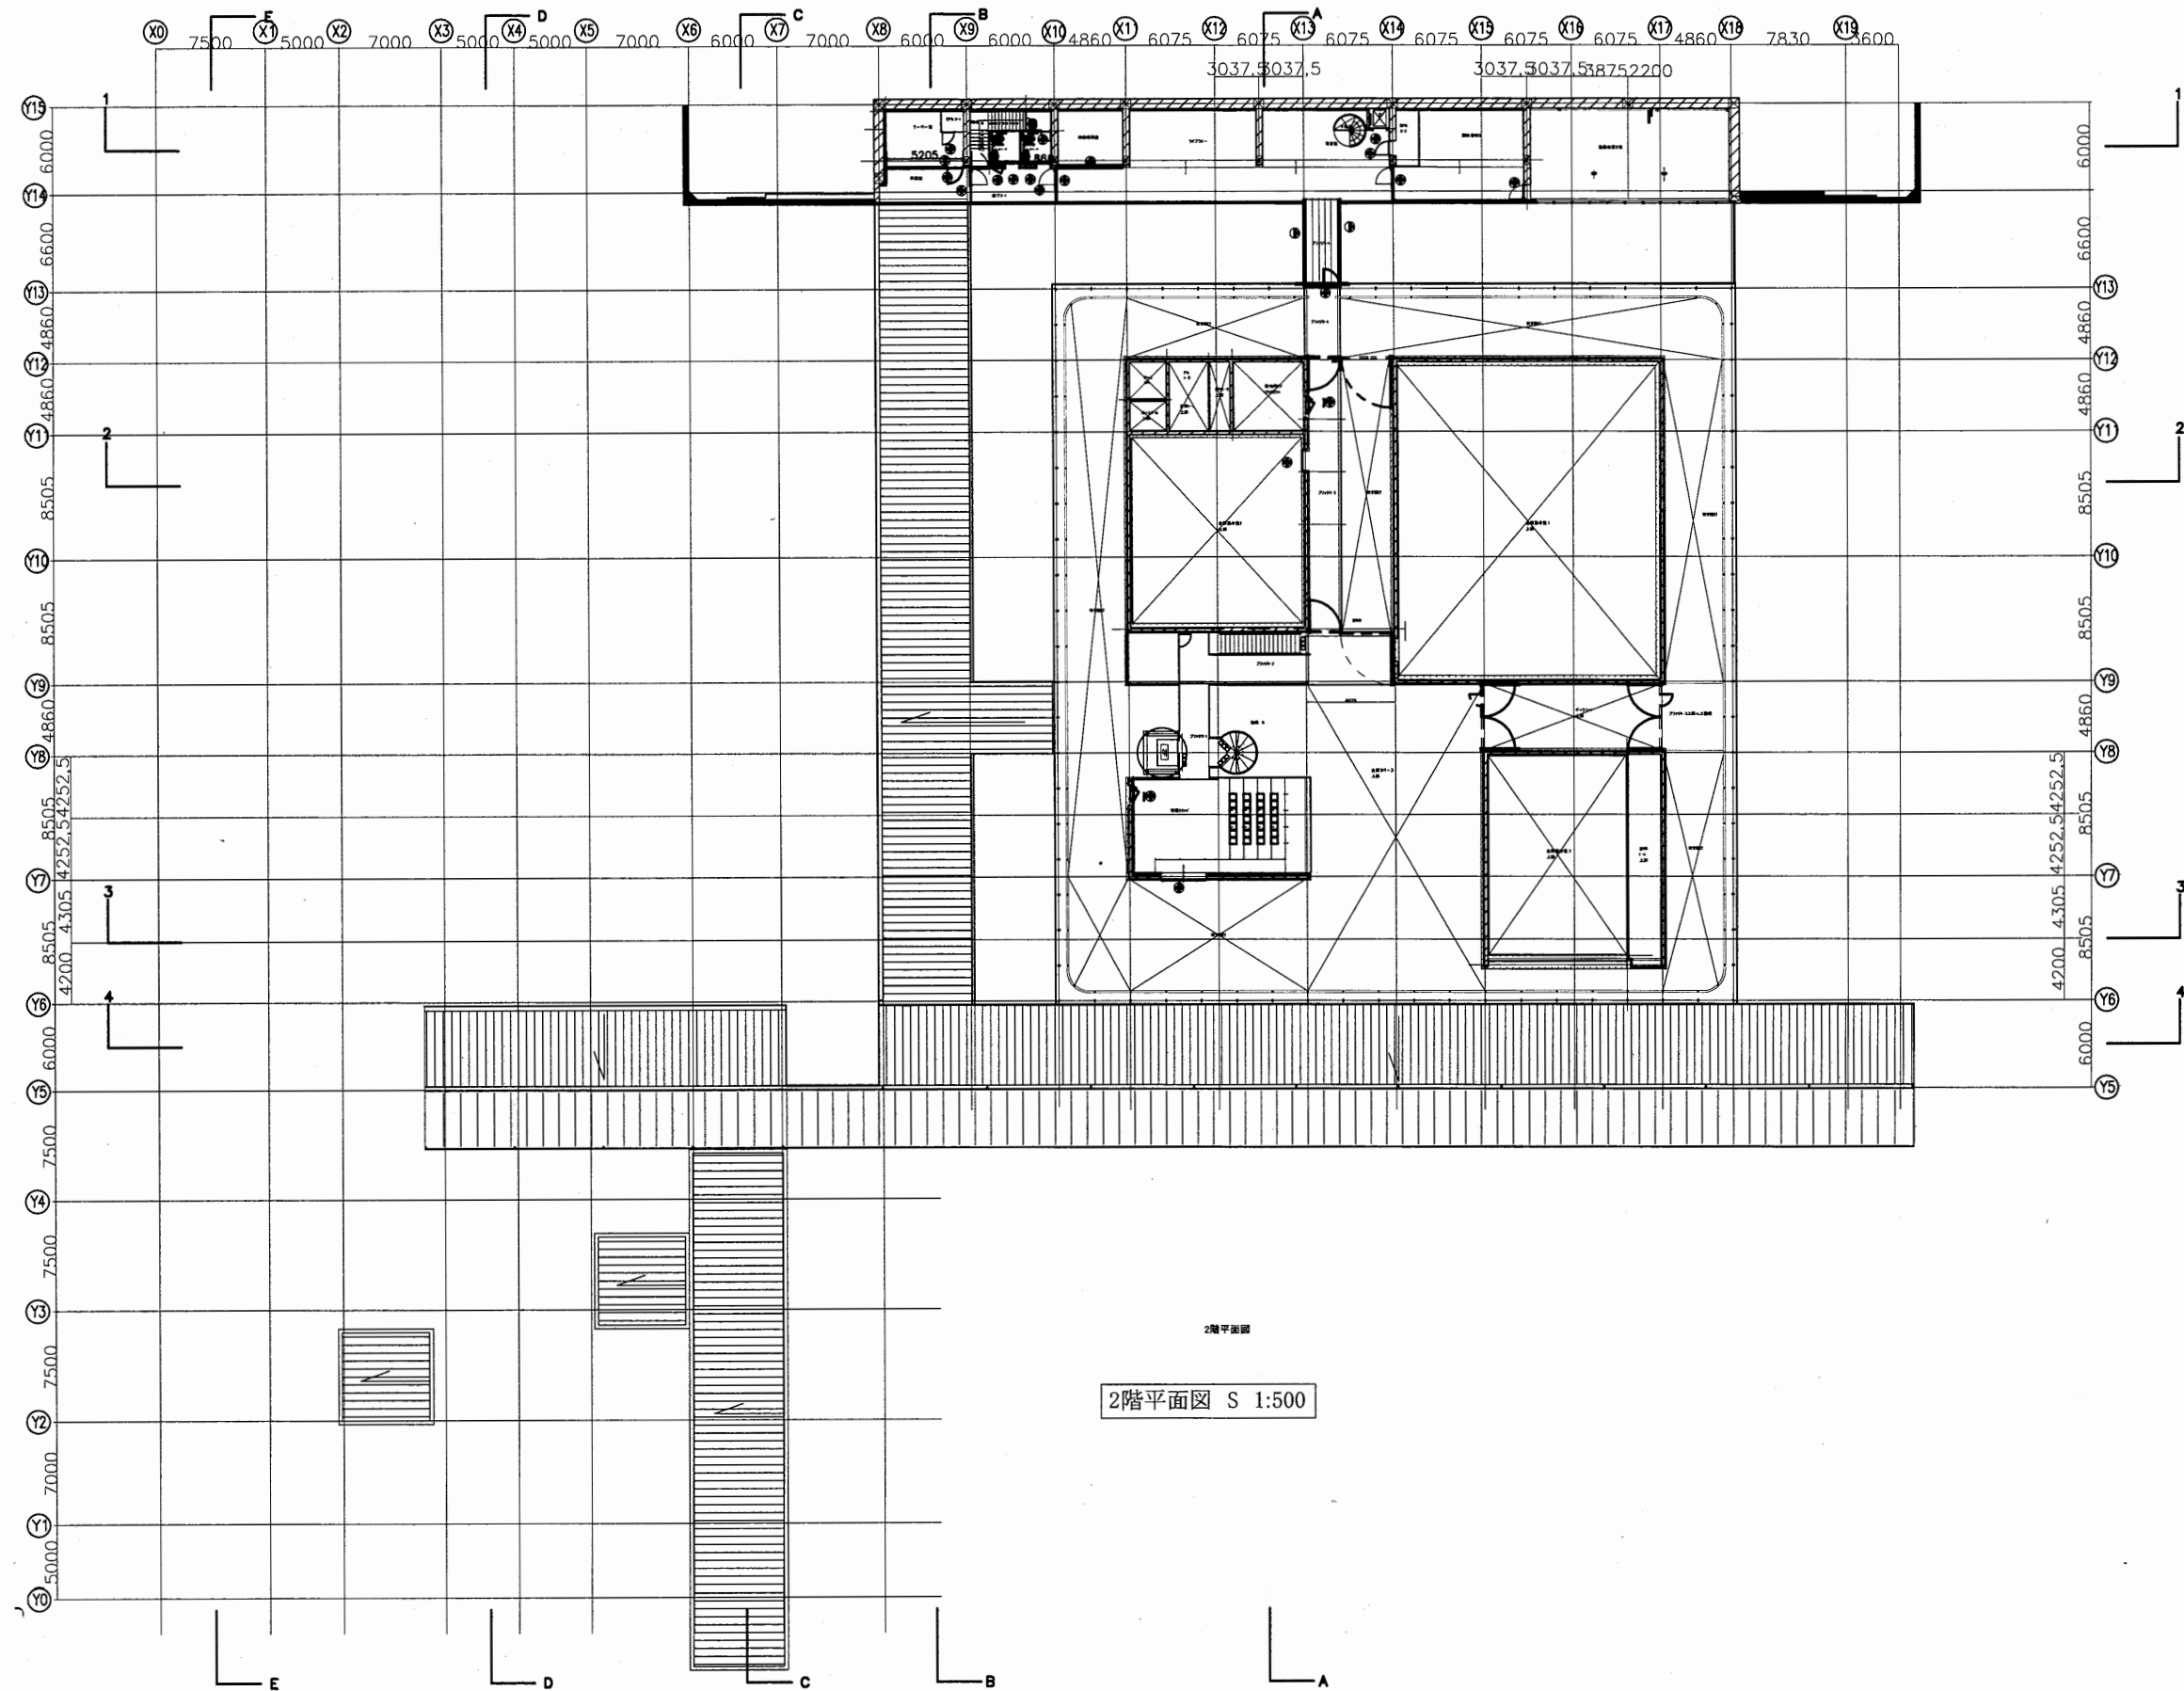


横須賀美術館

工事名	市立中央図書館ほか7か所 建築基準法第12条点検業務委託			設計者資格 氏名	級建築士登録第 号			課長	主査等	担当者	横須賀市 財務部 FM推進課
図面名称	2階平面図	図番	縮尺	1:500	作図	平成	年	月	日		


立面図 1

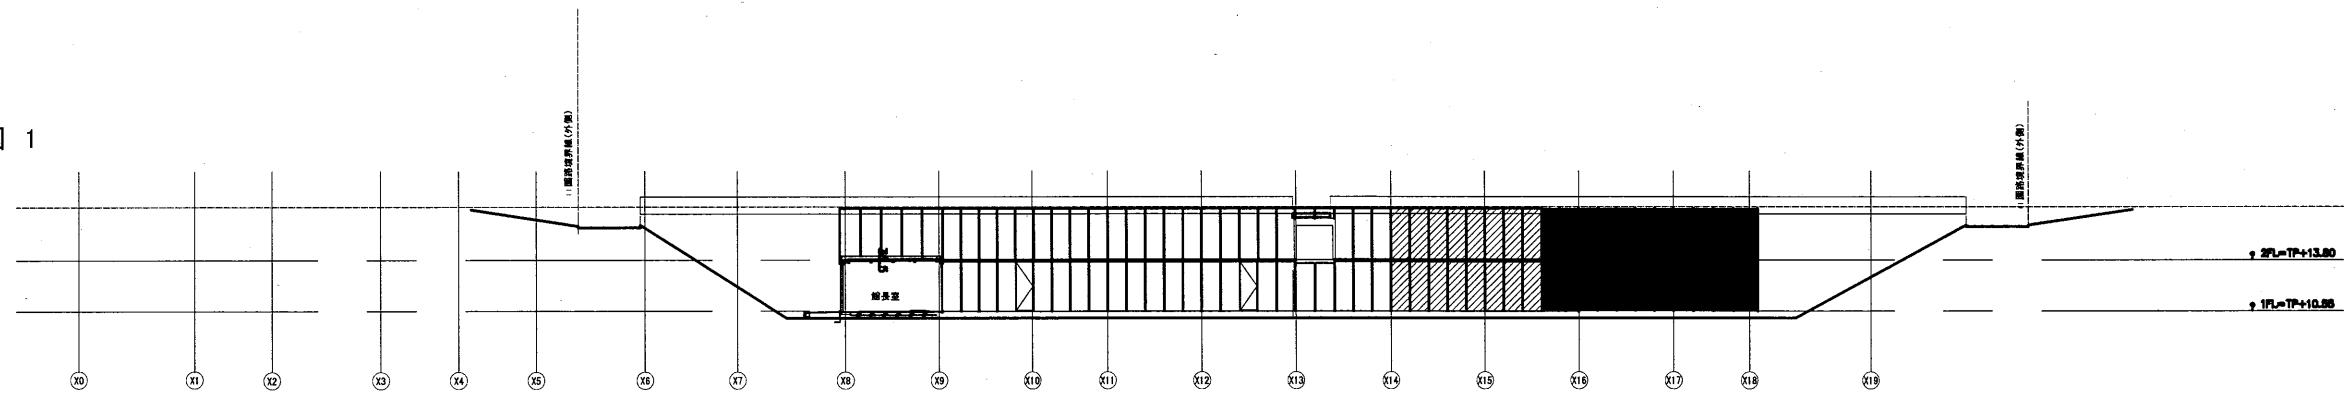


立面図 2

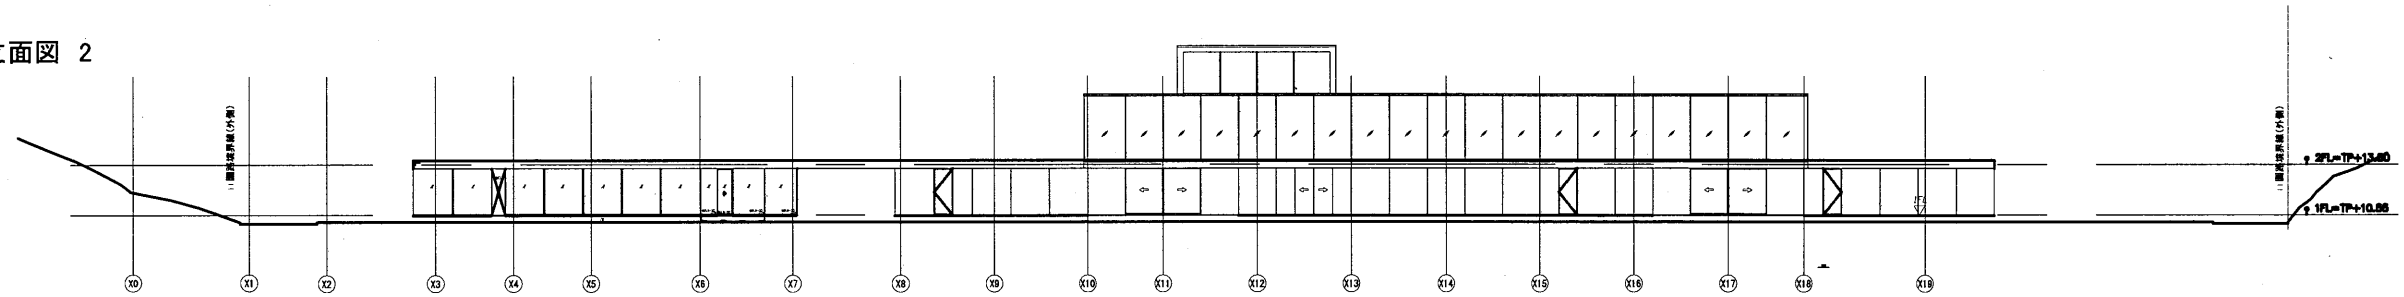

立面図 3

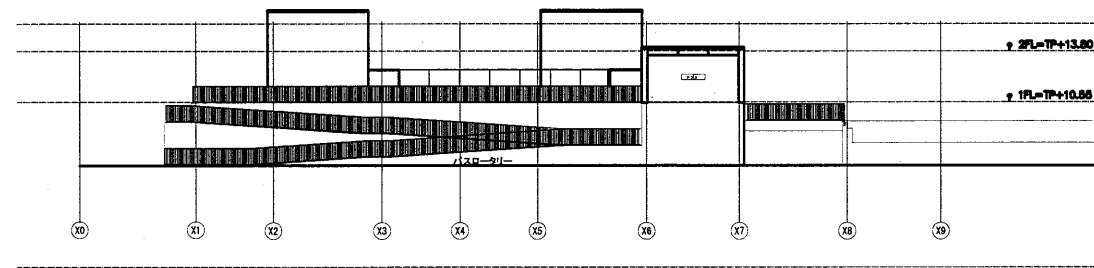

立面図 4

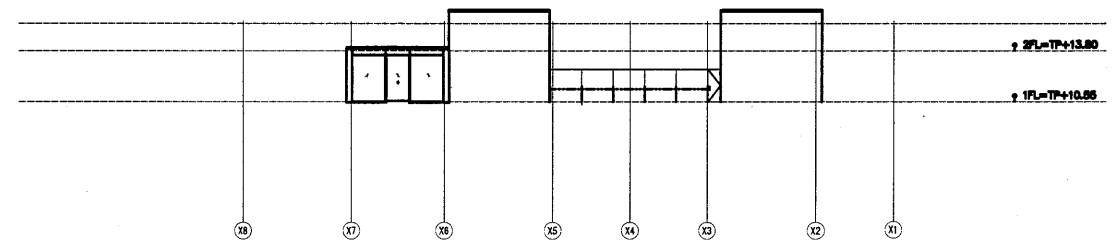


立面図 1:500


横須賀美術館

工事名	市立中央図書館ほか7か所 建築基準法第12条点検業務委託			設計者資格 氏名	級建築士登録第 号			課長	主査等	担当者	横須賀市 財務部 FM推進課
図面名称	立面図1~4	図番	縮尺	1:500	作図	平成	年	月	日		


立面図 5

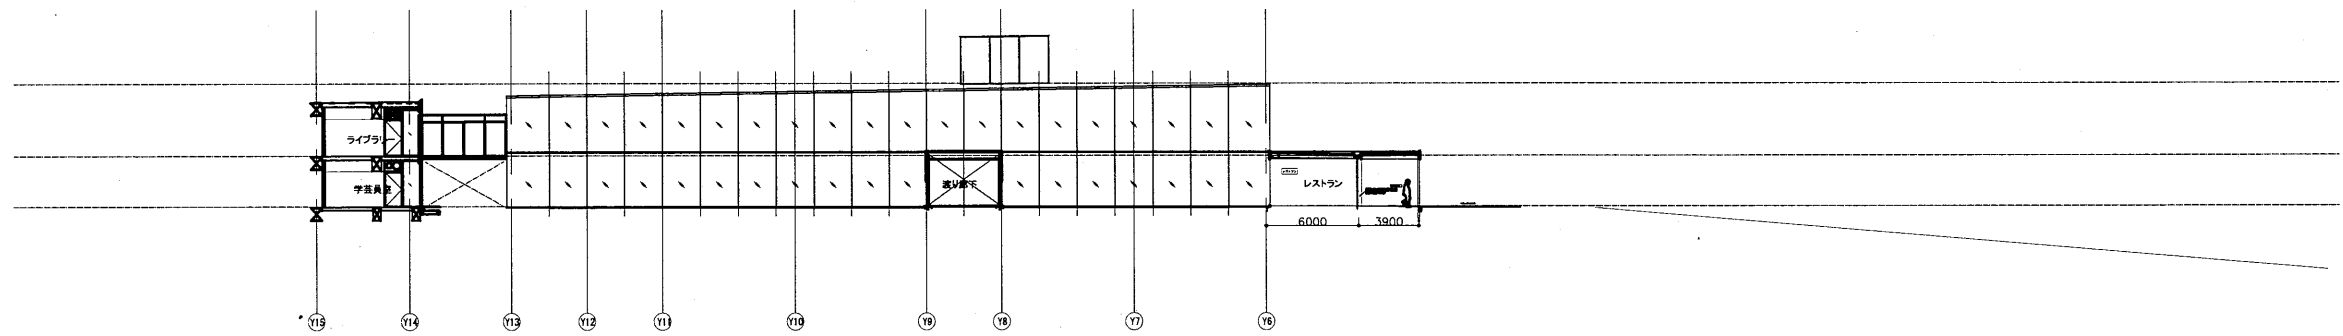

立面図 6

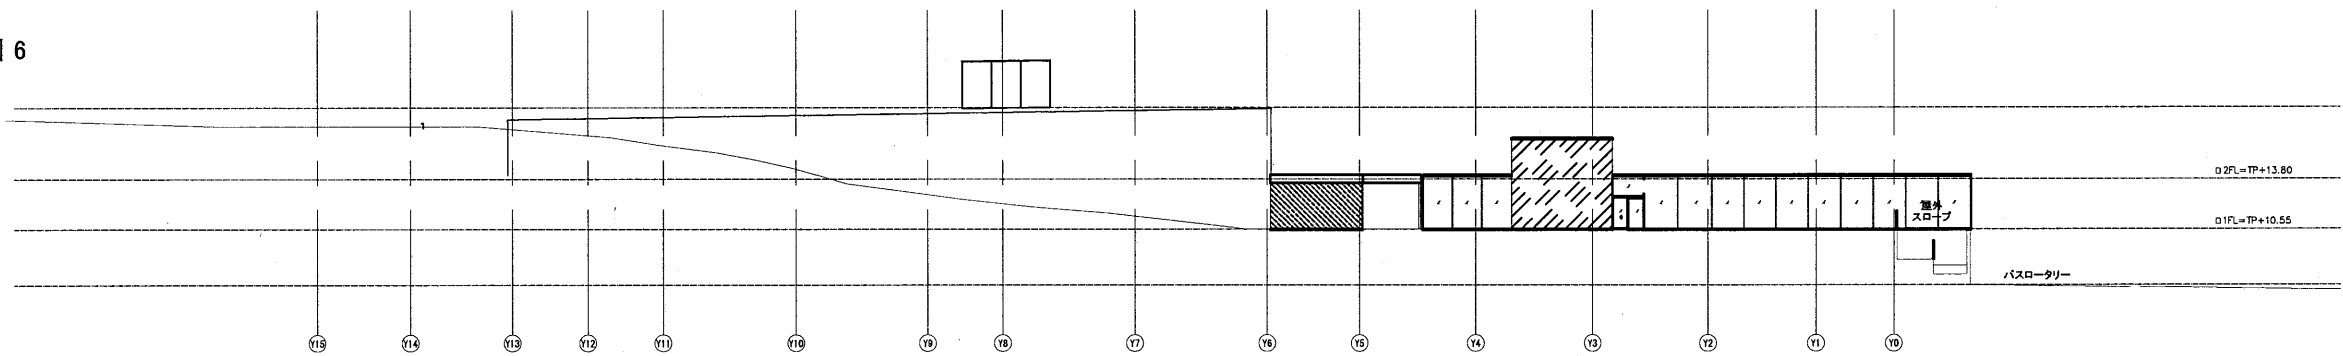

立面図 7

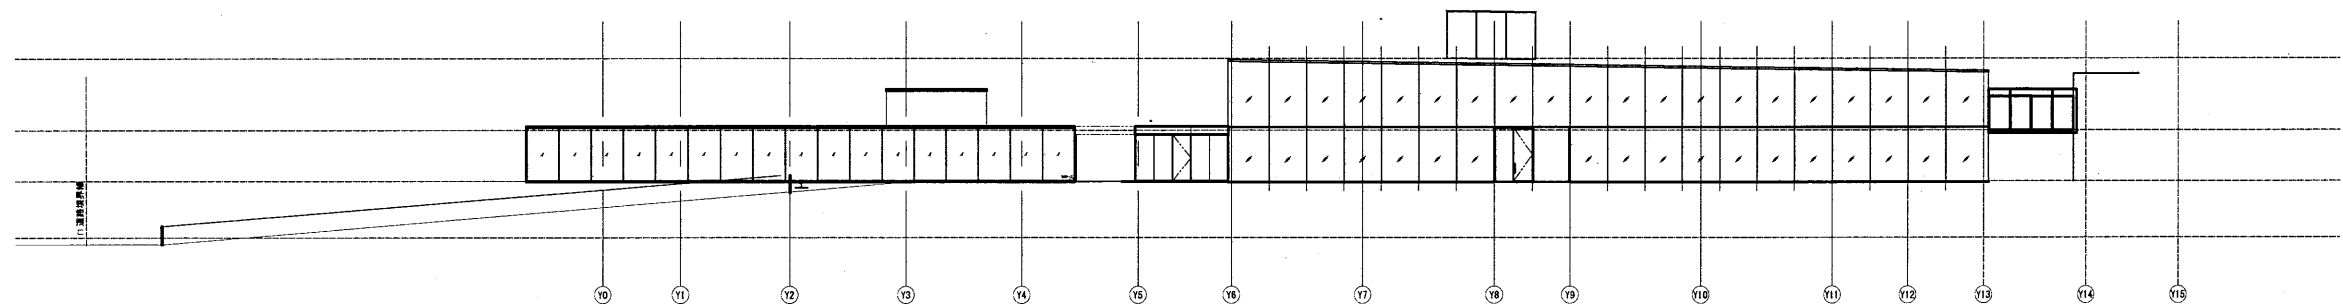


立面図 1:500


横須賀美術館

工事名	市立中央図書館ほか7か所 建築基準法第12条点検業務委託		設計者資格 氏名	級建築士登録第 号			課長	主査等	担当者	横須賀市 財務部 FM推進課
図面名称	立面図5~7	図番	縮尺	1:500	作図	平成 年 月 日				


立面図 8

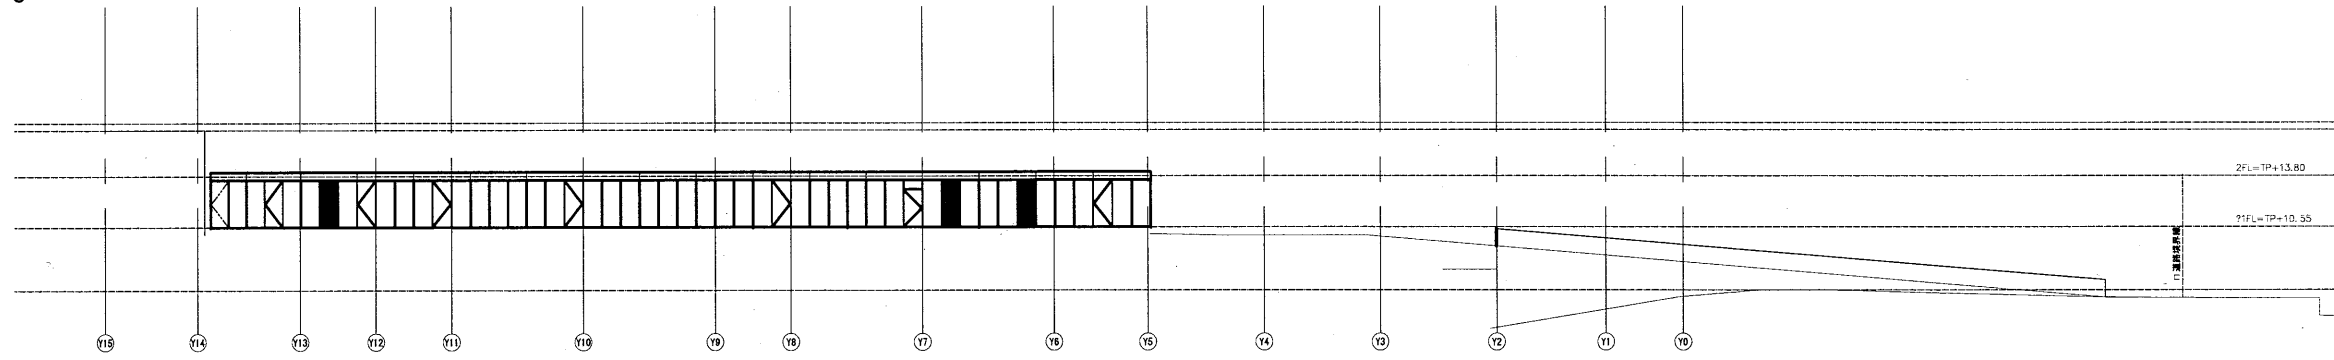

立面図 9

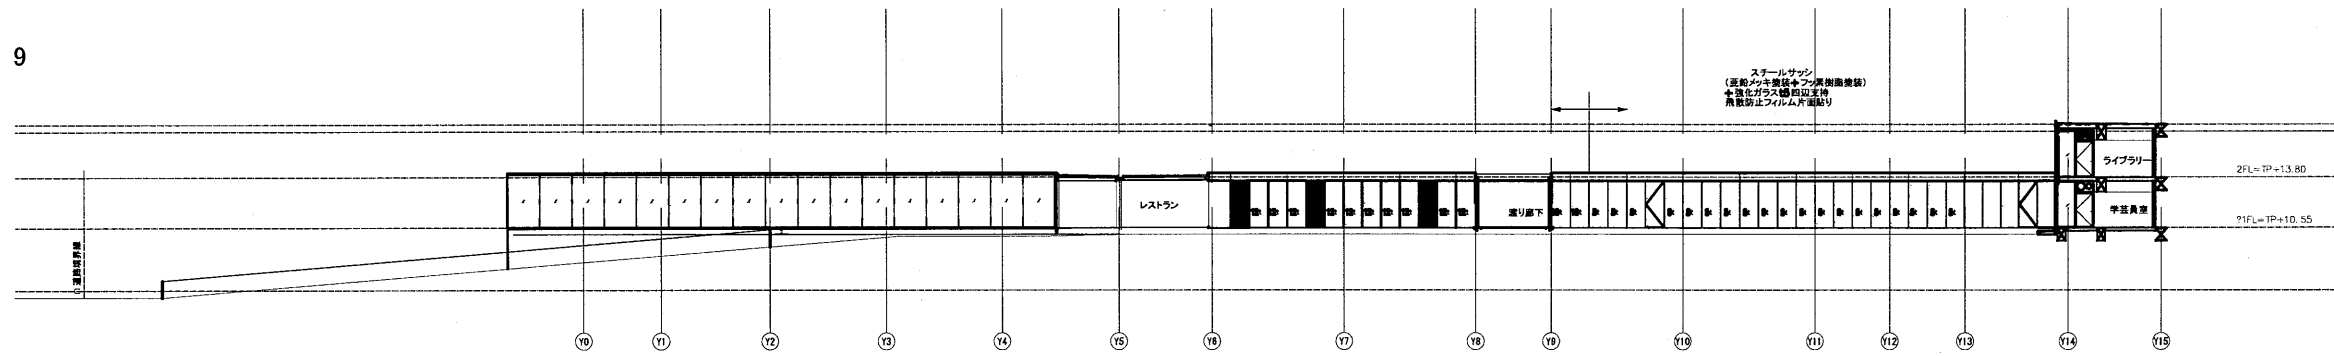

立面図 10



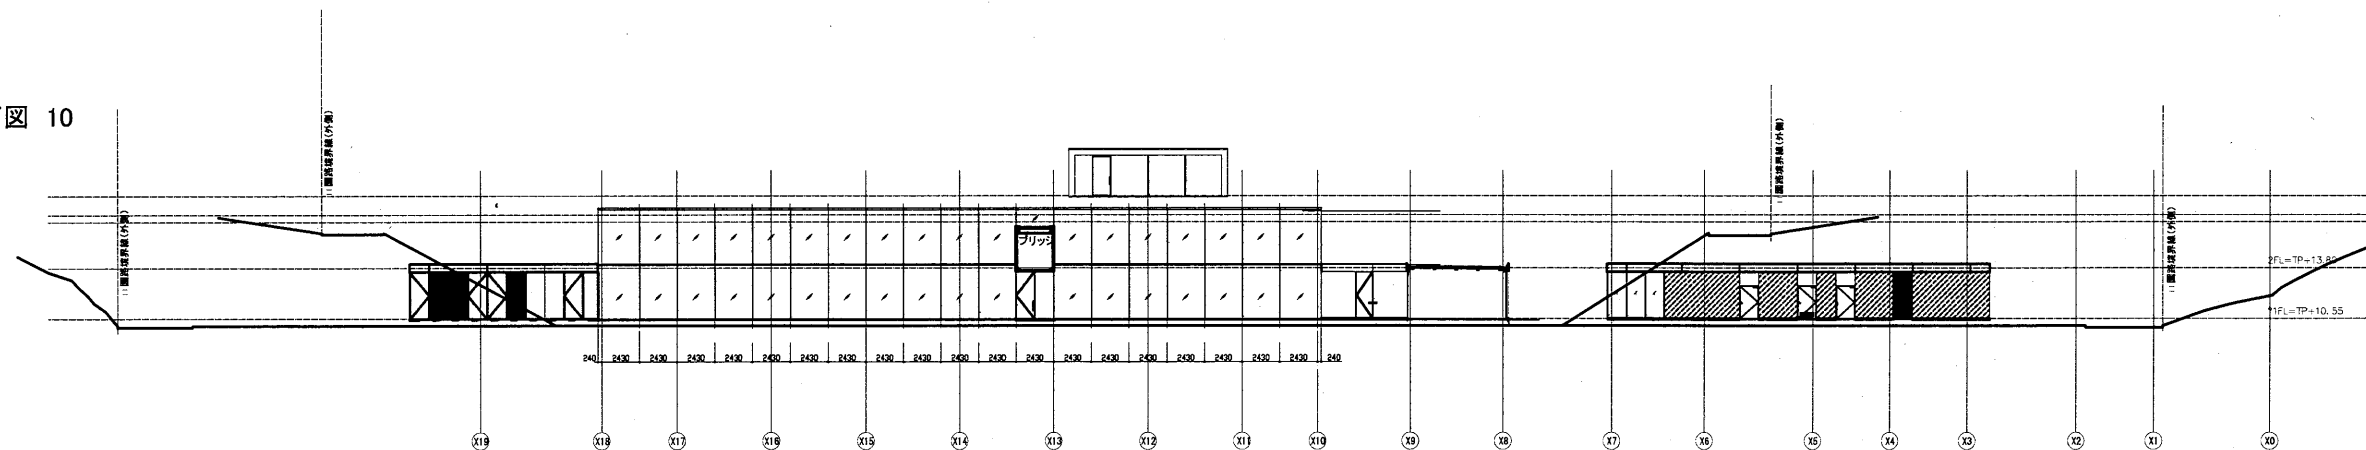


立面図 1:500

横須賀美術館

横須賀市
財務部 FM推進課

工事名	市立中央図書館ほか7か所 建築基準法第12条点検業務委託			設計者資格 氏名	級建築士登録第 号			課長	主査等	担当者	横須賀市 財務部 FM推進課
図面名称	立面図8~10	図番	縮尺	1:500	作図	平成	年	月	日		


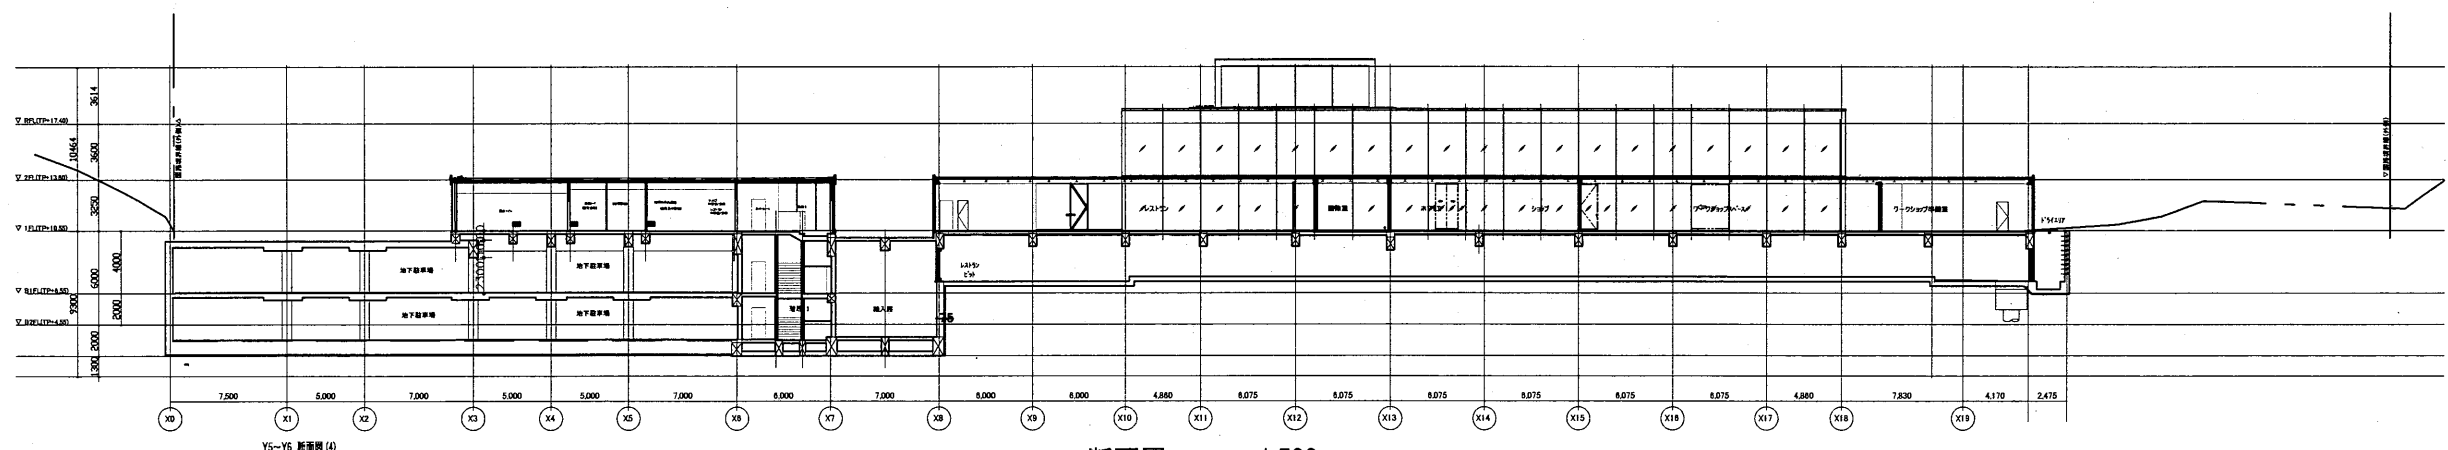
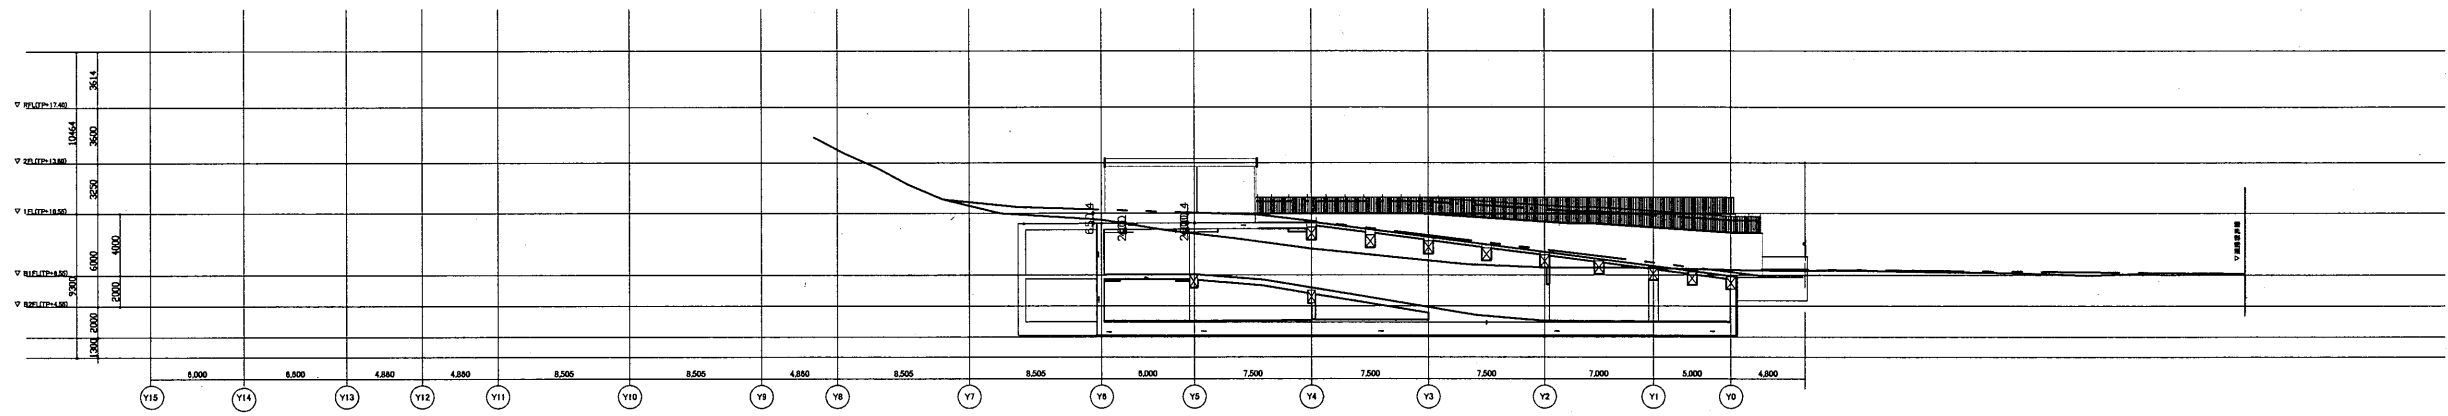
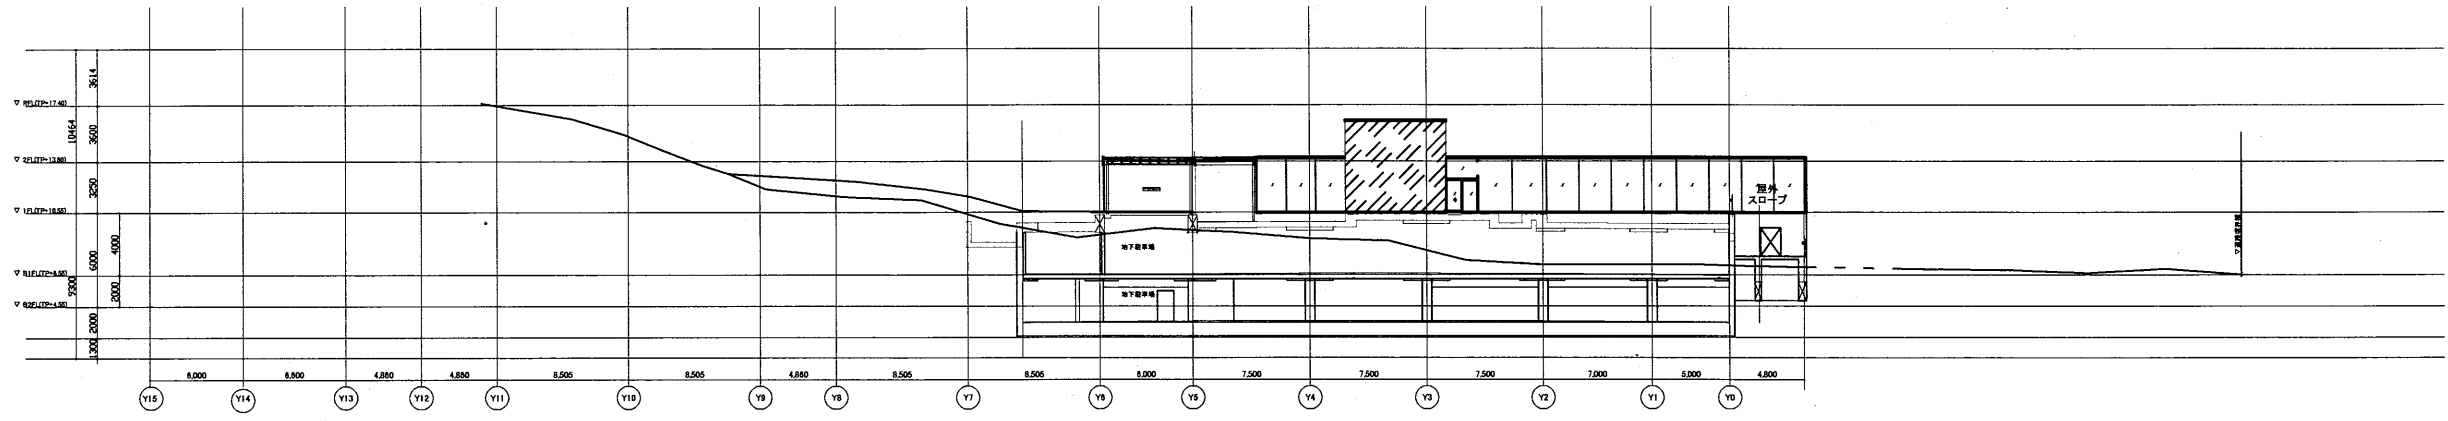


断面図 1:500

横須賀美術館


工事名	市立中央図書館ほか7か所 建築基準法第12条点検業務委託			設計者資格 氏名	級建築士登録第 号			課長	主査等	担当者	横須賀市 財務部 FM推進課
図面名称	断面図	図番	縮尺	1:500	作図	平成	年	月	日		

A3 A4

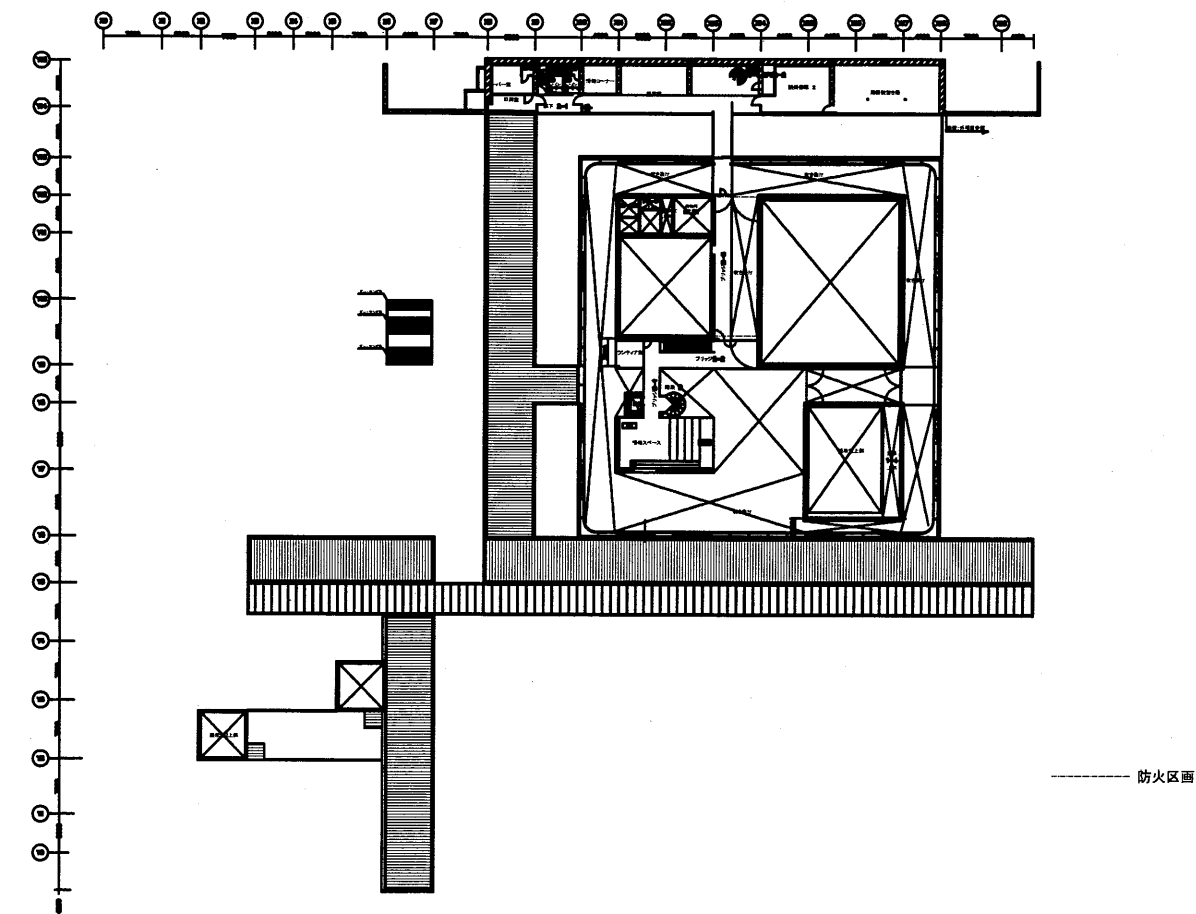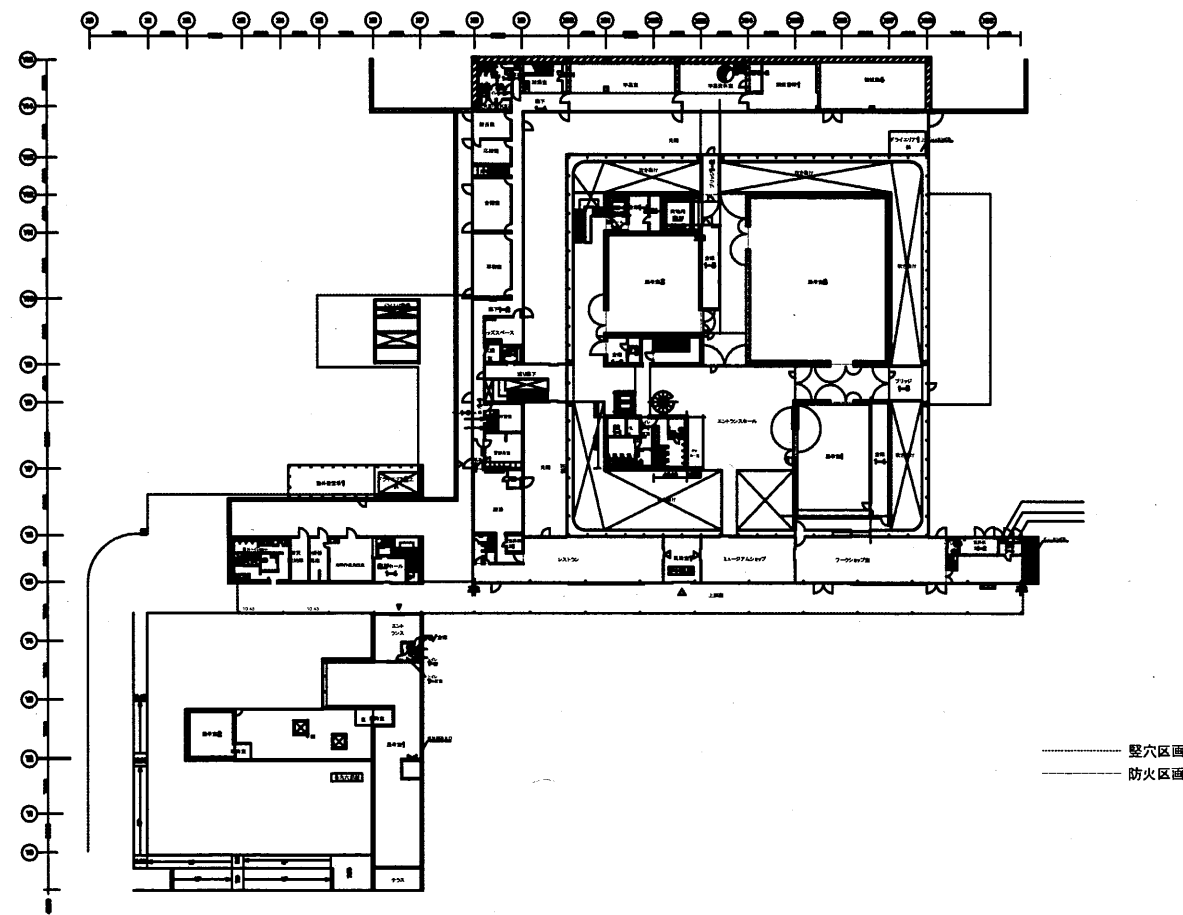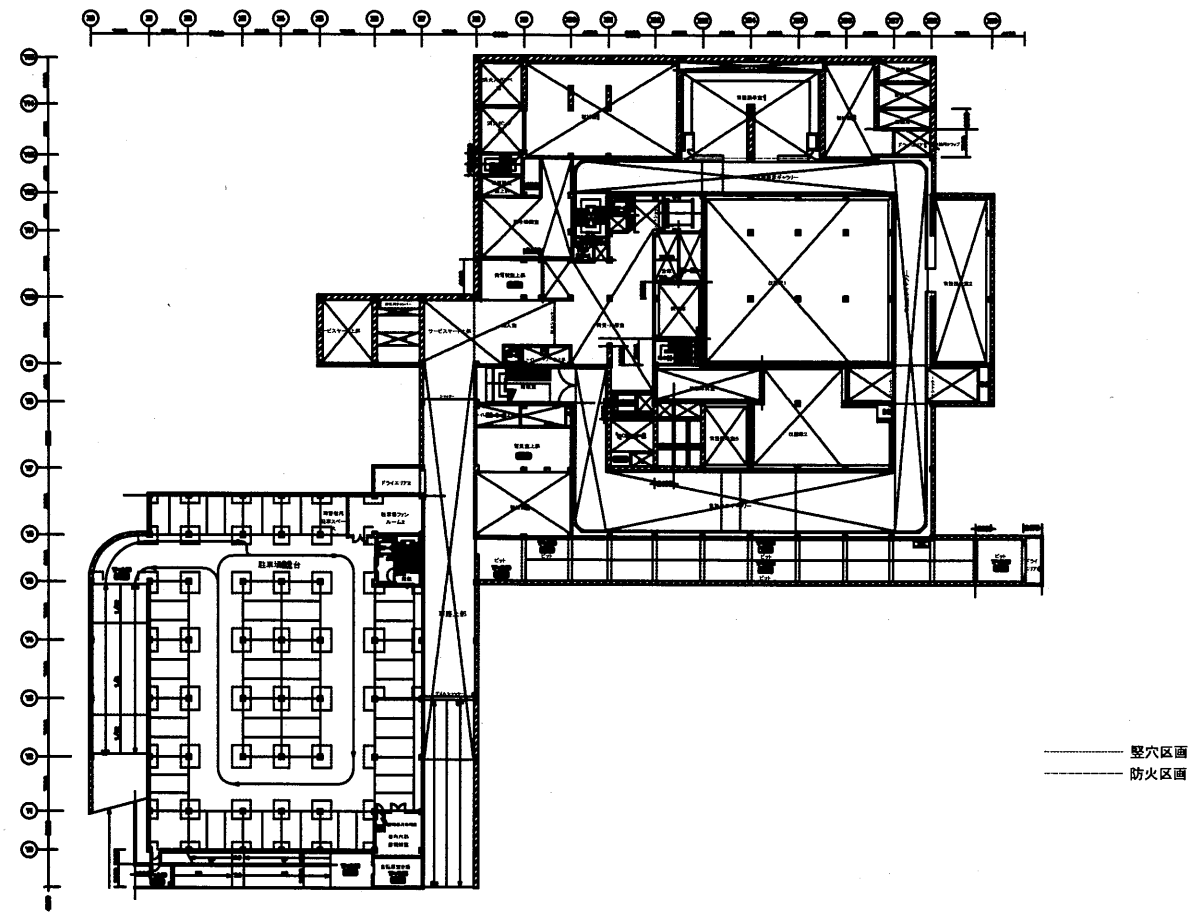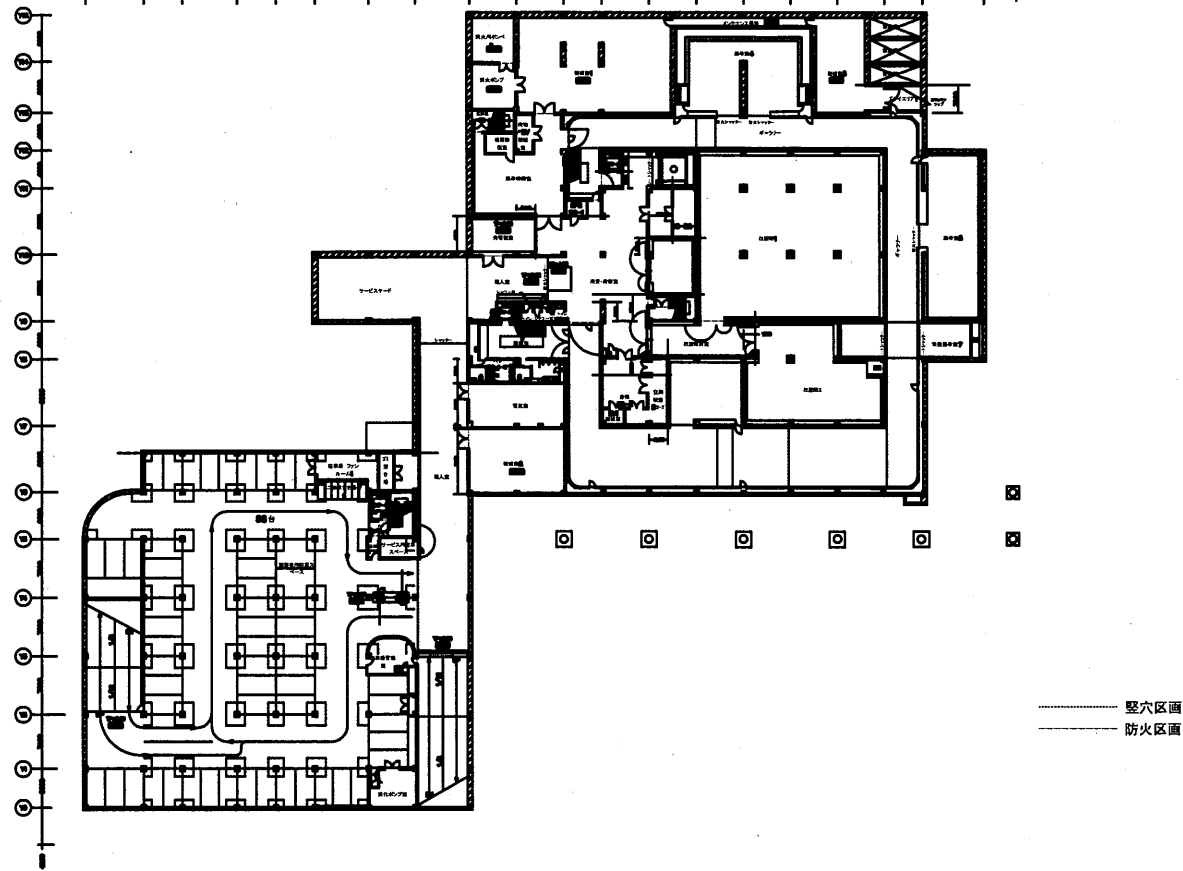

横須賀美術館

工事名	市立中央図書館ほか7か所 建築基準法第12条点検業務委託		設計者資格 氏名	級建築士登録第 _____ 号		課長	主査等	担当者	横須賀市 財務部 FM推進課
図面名称	防火区画図	図番	縮尺	1:1000	作図	平成	年	月	

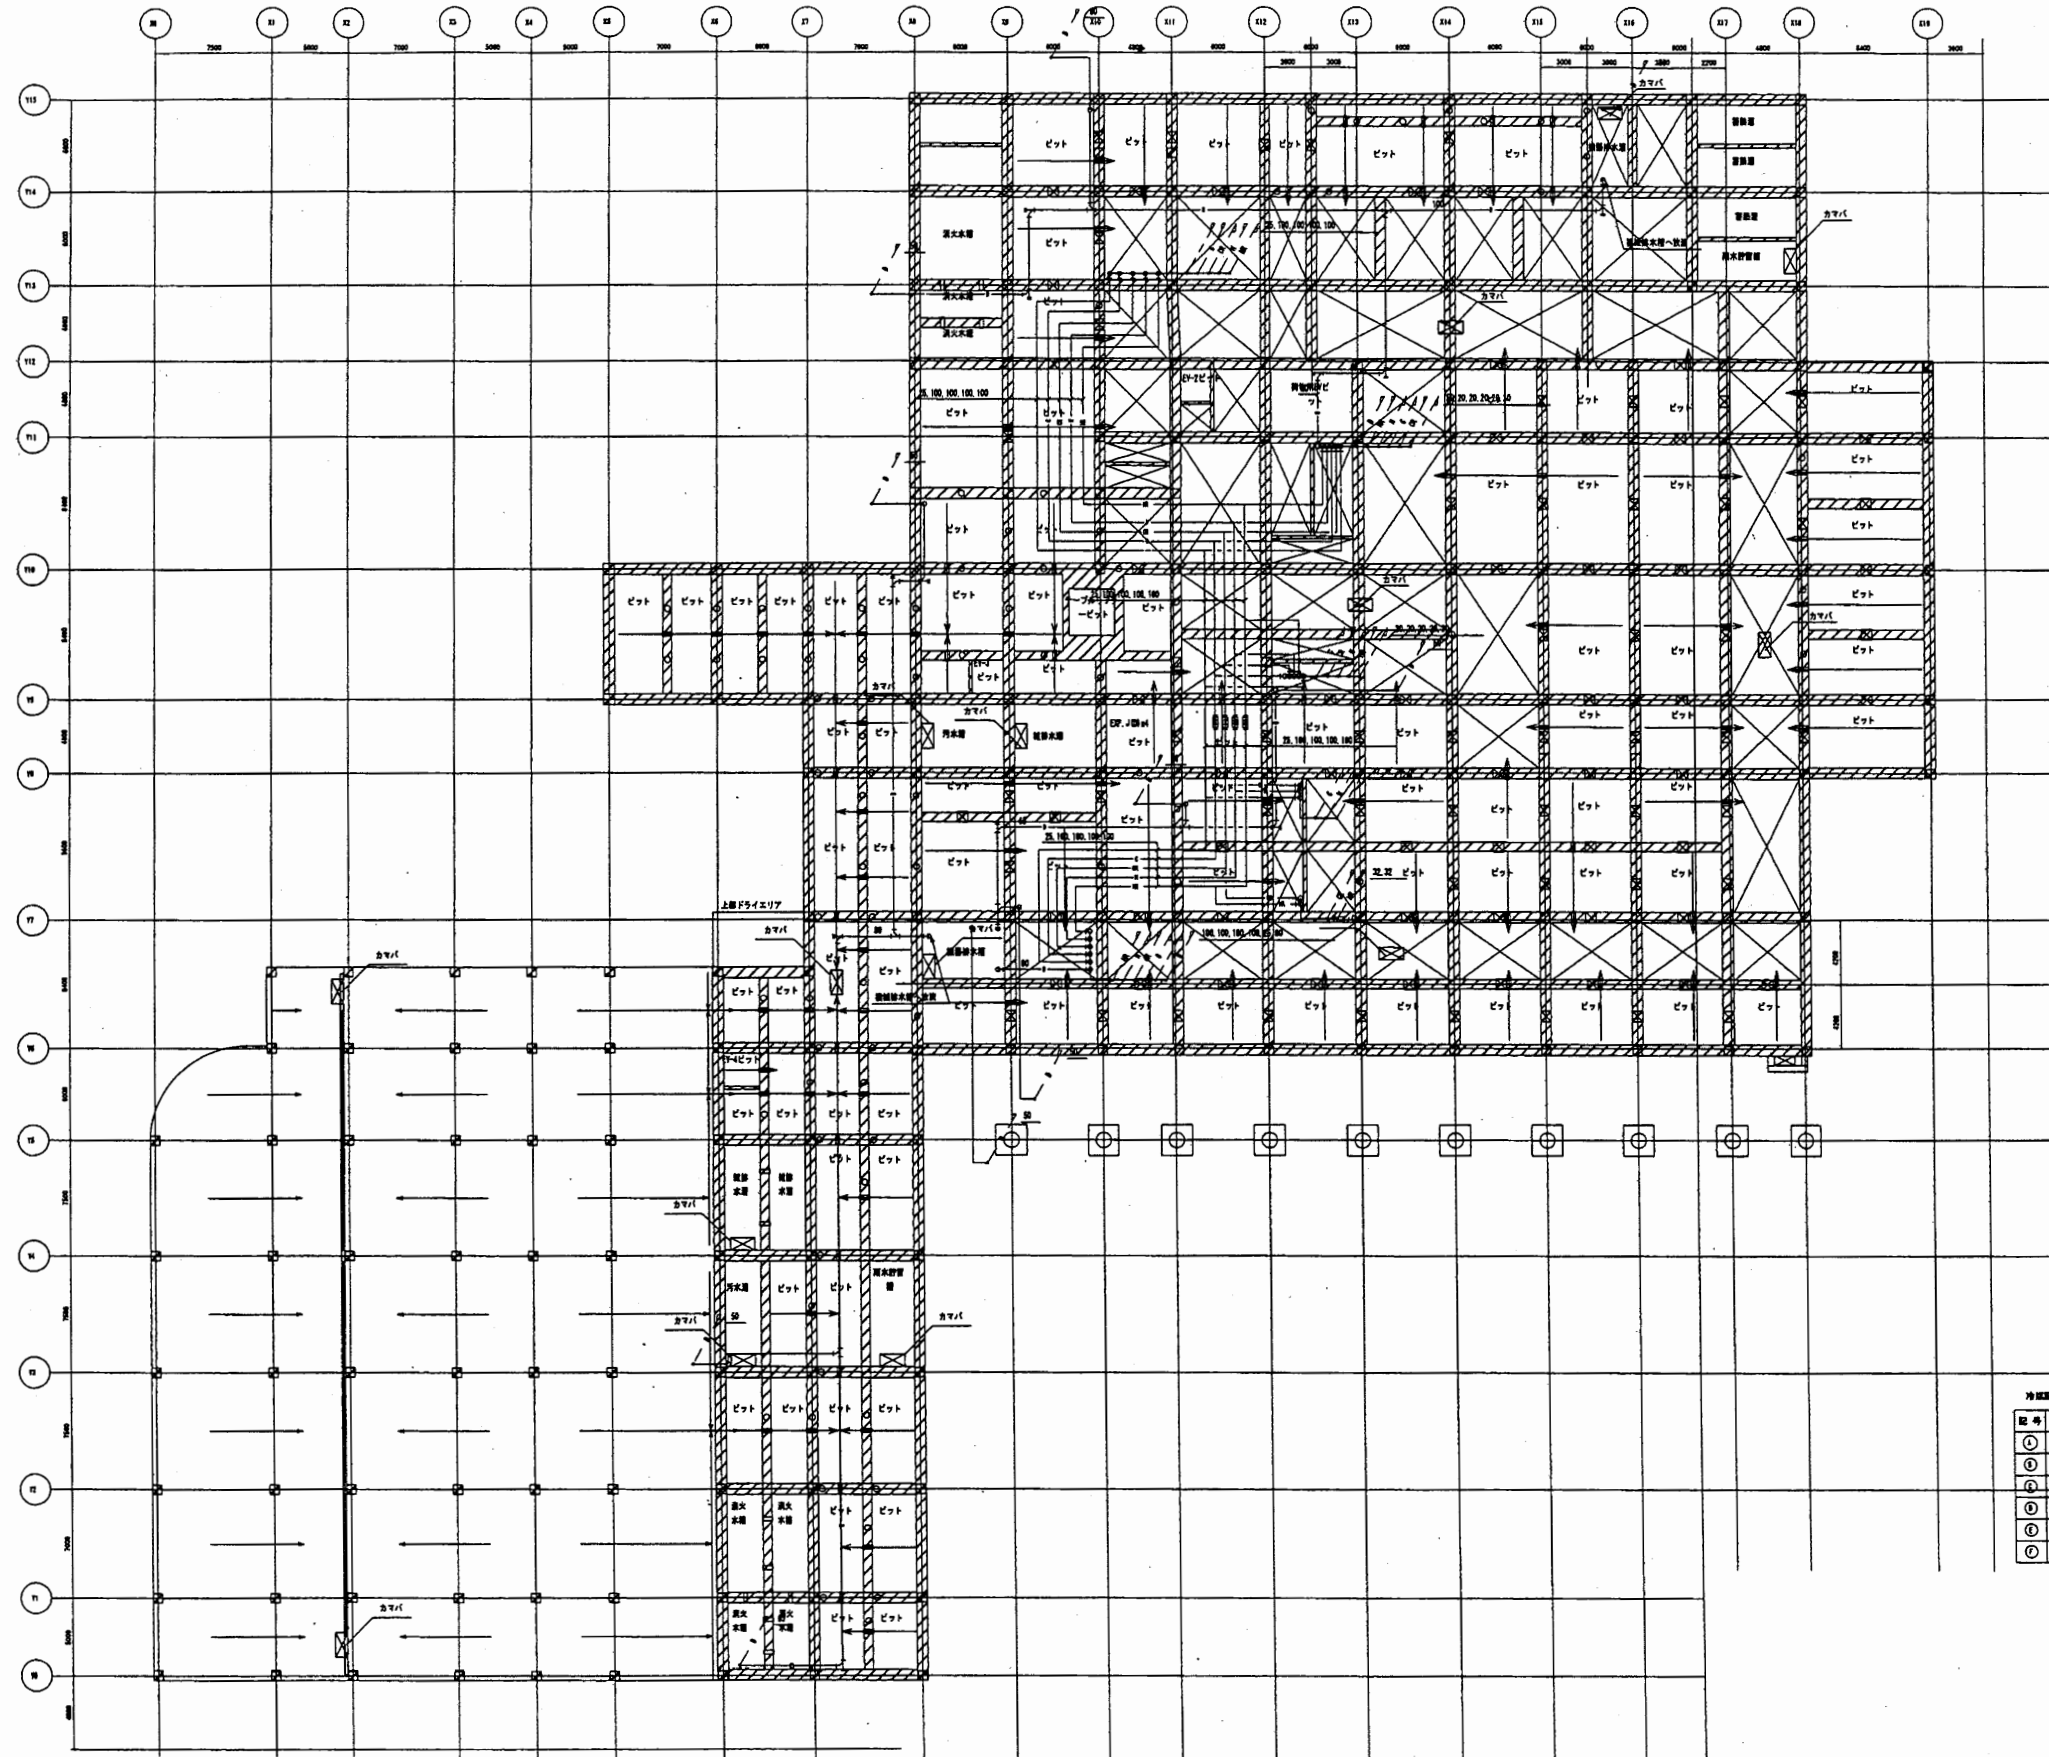


冷媒配管サイズ表 (参考)

管径 (φ)	長さ (m)	圧力降 (kg/cm ²)
①	4.1	0.1
②	4.1	0.4
③	4.1	0.8
④	12.1	2.4
⑤	16.1	3.6
⑥	16.1	5.1

横須賀美術館


工事名	市立中央図書館ほか7か所 建築基準法第12条点検業務委託		設計者資格 氏名	級建築士登録第 _____ 号		課長	主査等	担当者	横須賀市 財務部 FM推進課
図面名称	空調和設備	ピット階配管平面図	図番	縮尺	作図	平成	年	月	

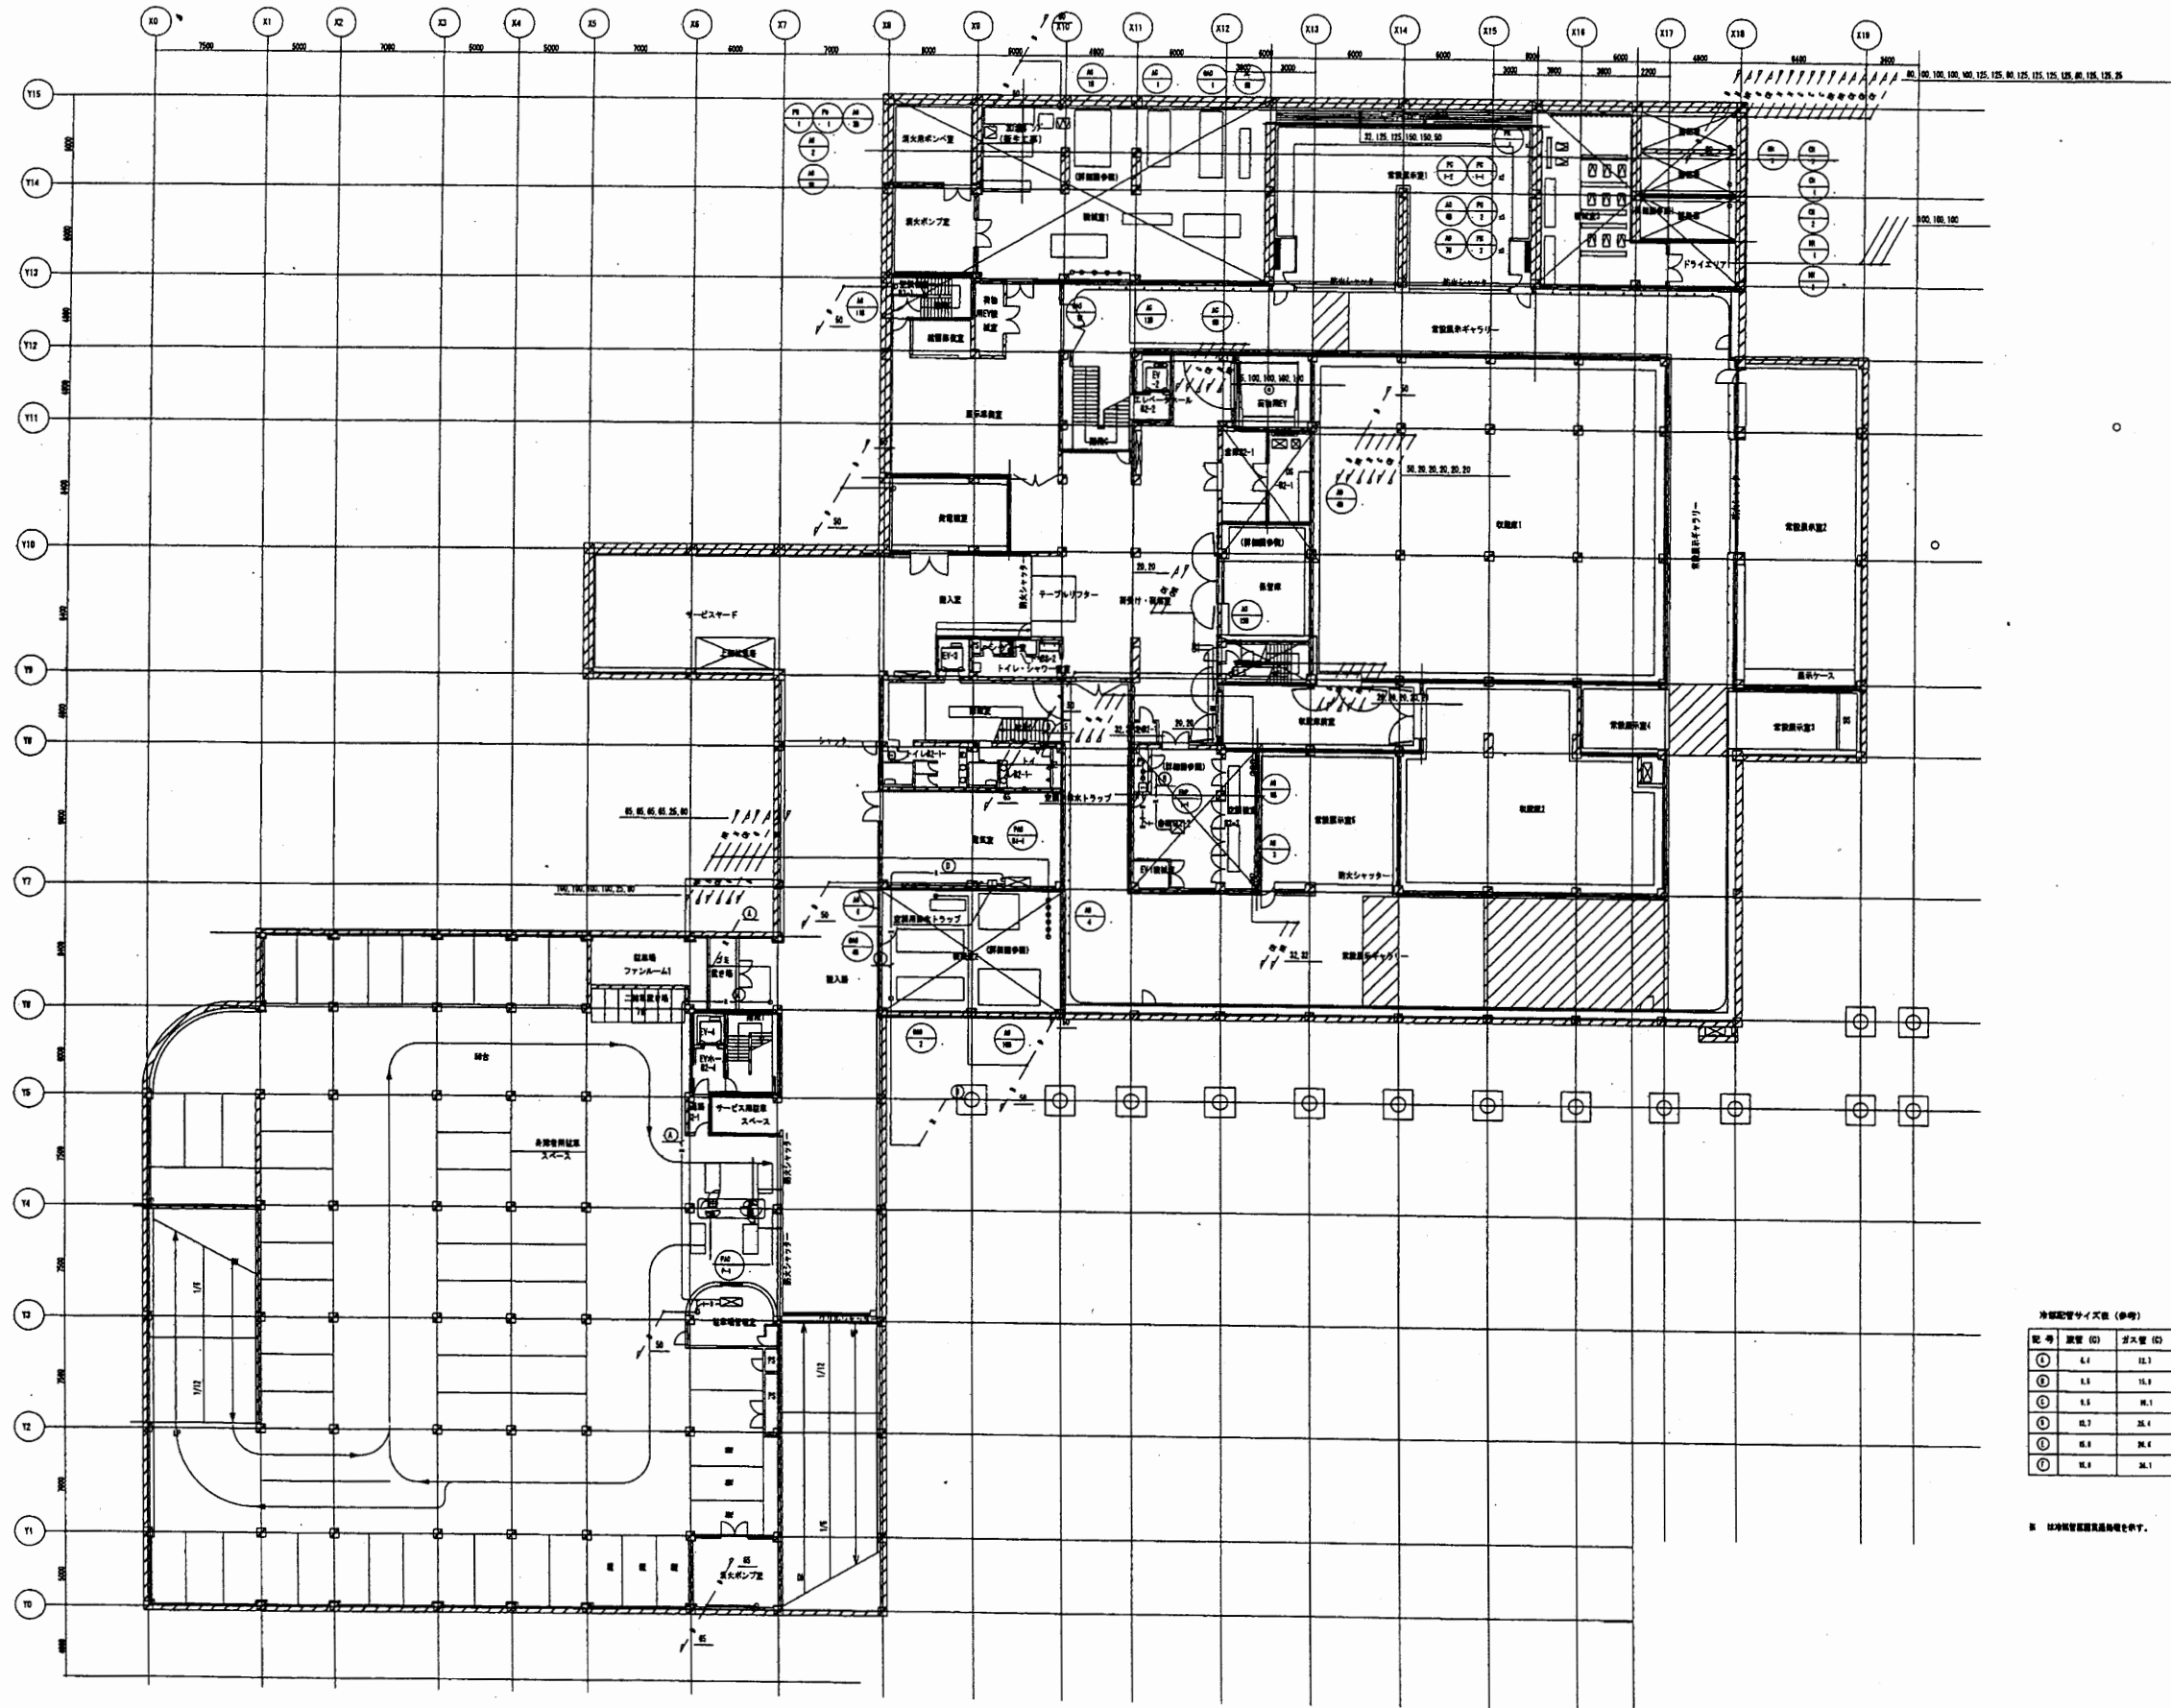

※ 浄化管設置位置は概略です。

横須賀美術館

工事名	市立中央図書館ほか7か所 建築基準法第12条点検業務委託			設計者資格 氏名	級建築士登録第	号	課長	主査等	担当者	横須賀市 財務部 FM推進課
図面名称	空気調和設備 地下2階配管平面図	図番	縮尺	作図	平成	年 月 日				

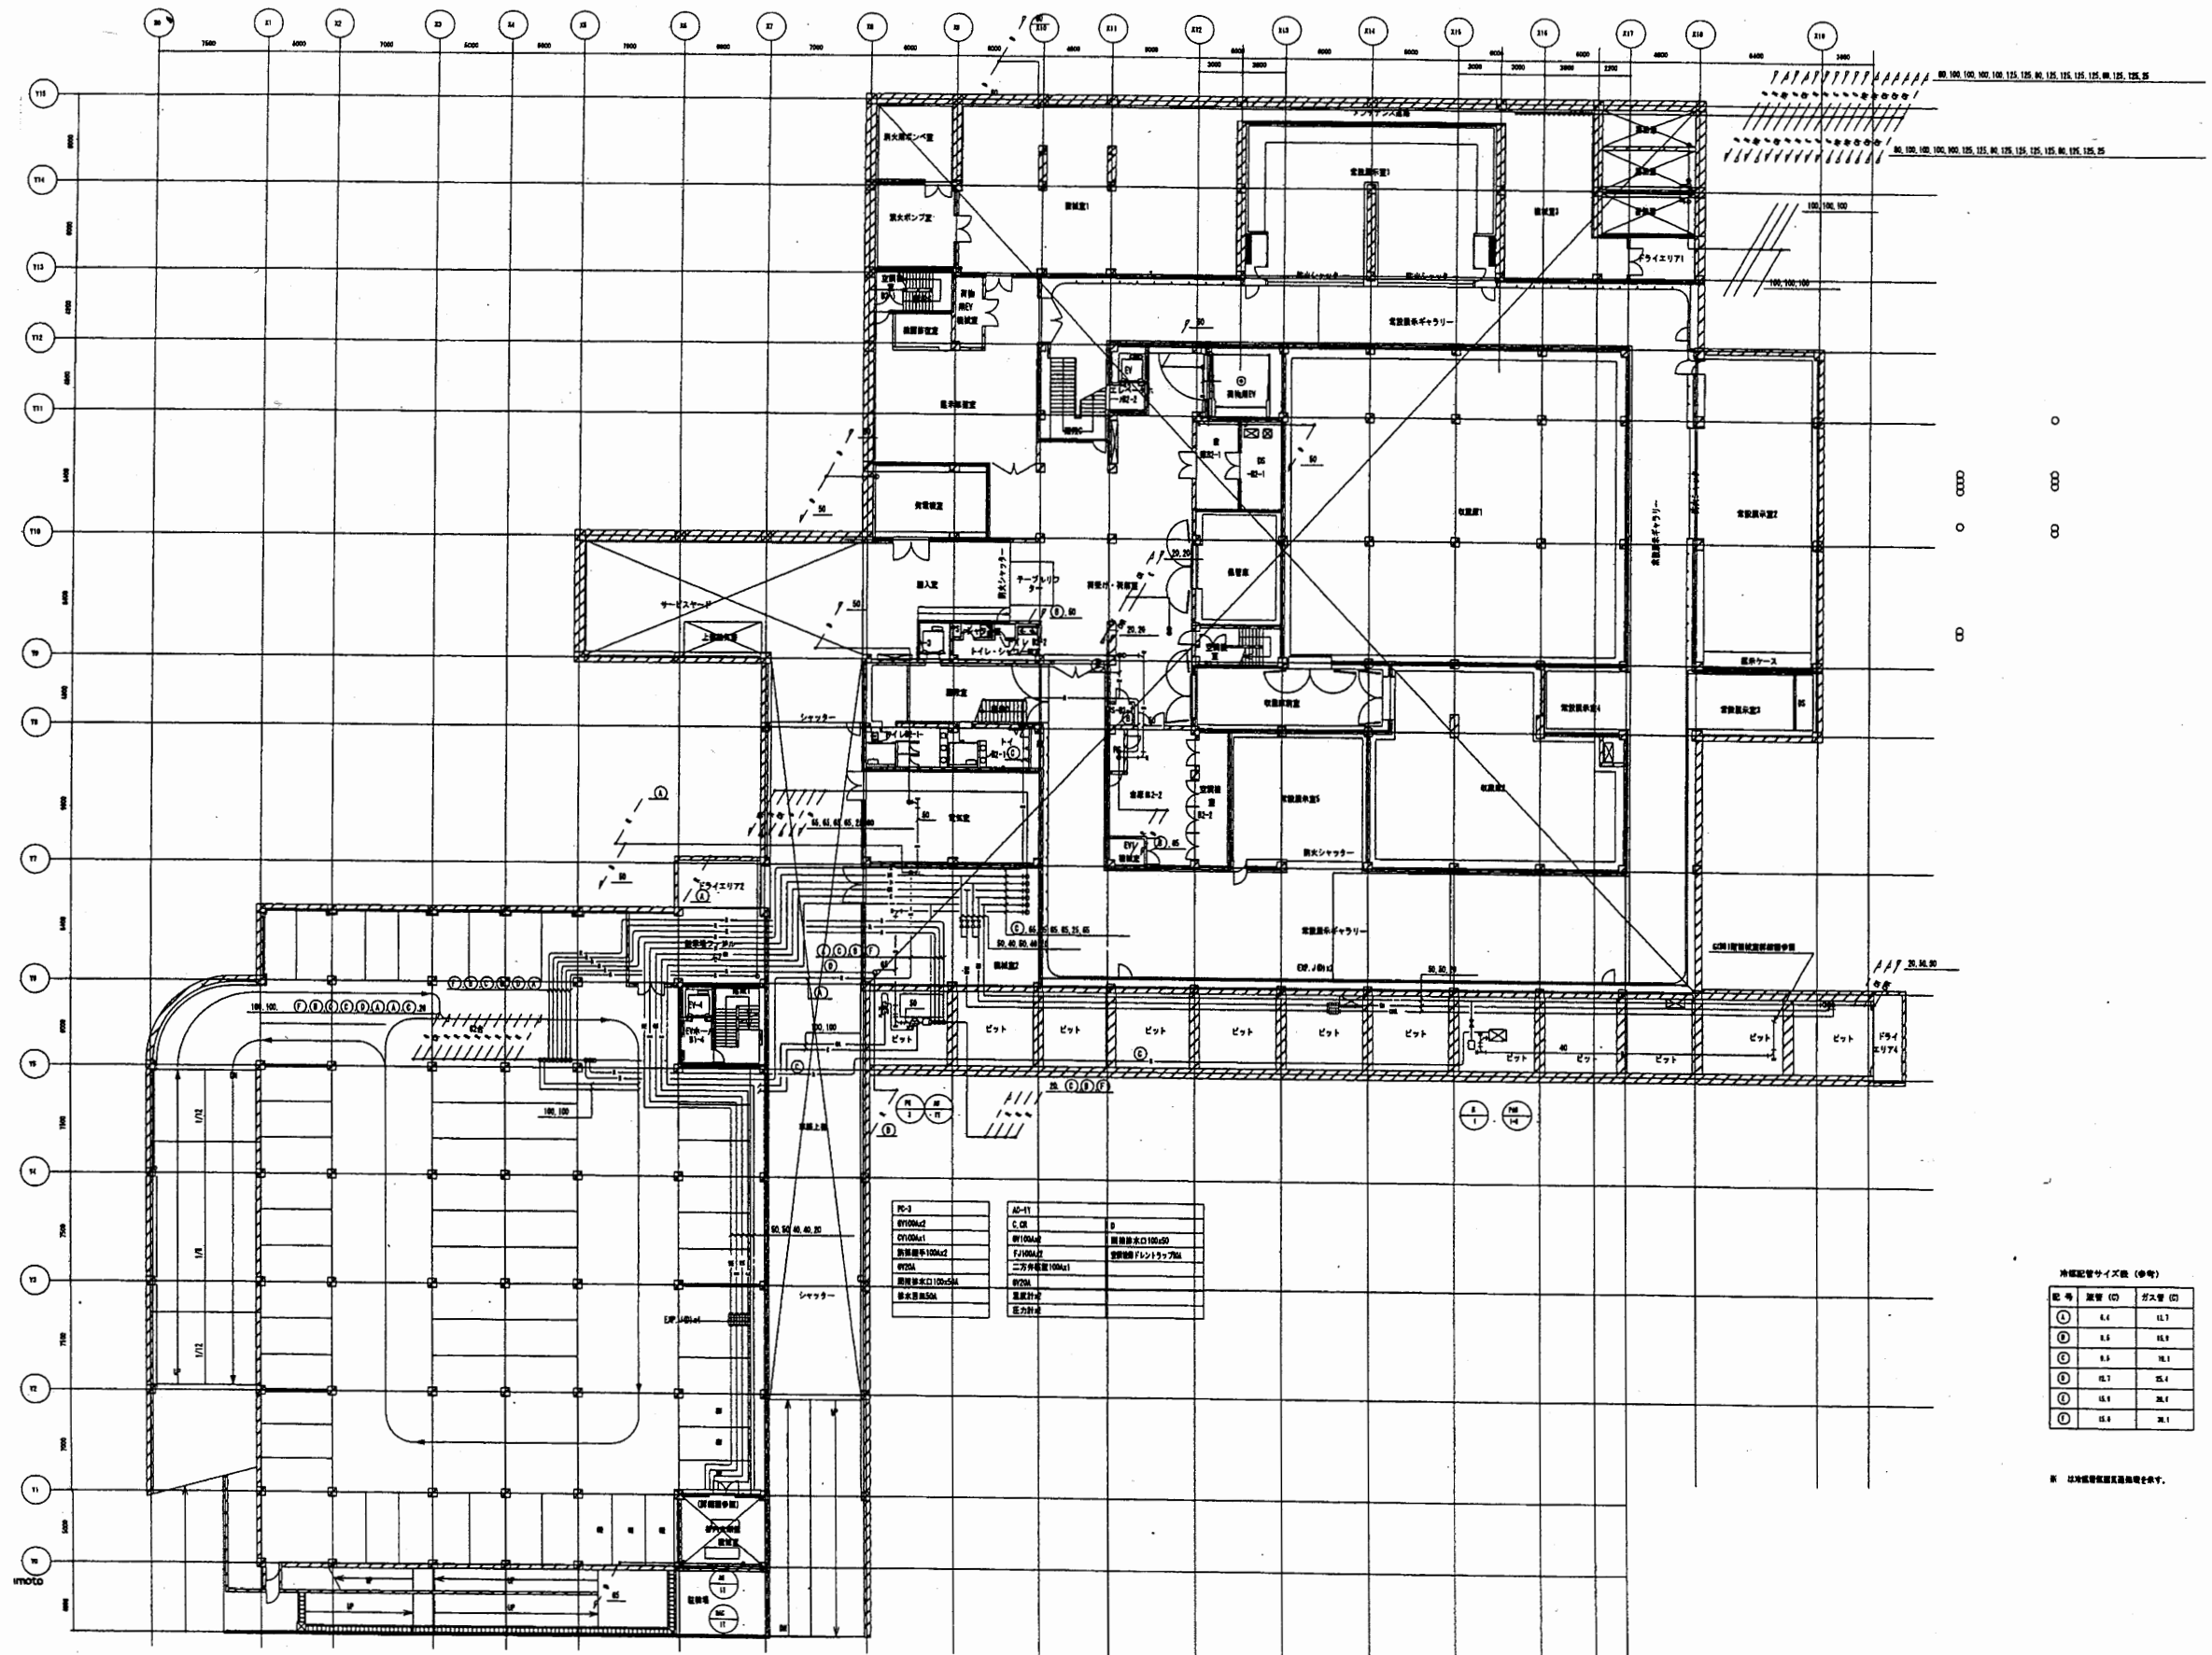


冷媒配管サイズ表 (単位)

記号	管径 (D)	長さ (L)
①	6.4	11.3
②	8.0	14.6
③	9.5	18.1
④	11.3	22.6
⑤	14.0	28.1
⑥	17.8	35.4

※ 冷媒配管は図面通りとす。


横須賀美術館

工事名	市立中央図書館ほか7か所 建築基準法第12条点検業務委託			設計者資格 氏名	級建築士登録第 _____ 号			課長	主査等	担当者	横須賀市 財務部 FM推進課
図面名称	空気調和設備 地下1階配管平面図	図番	縮尺	作図	平成	年	月	日			

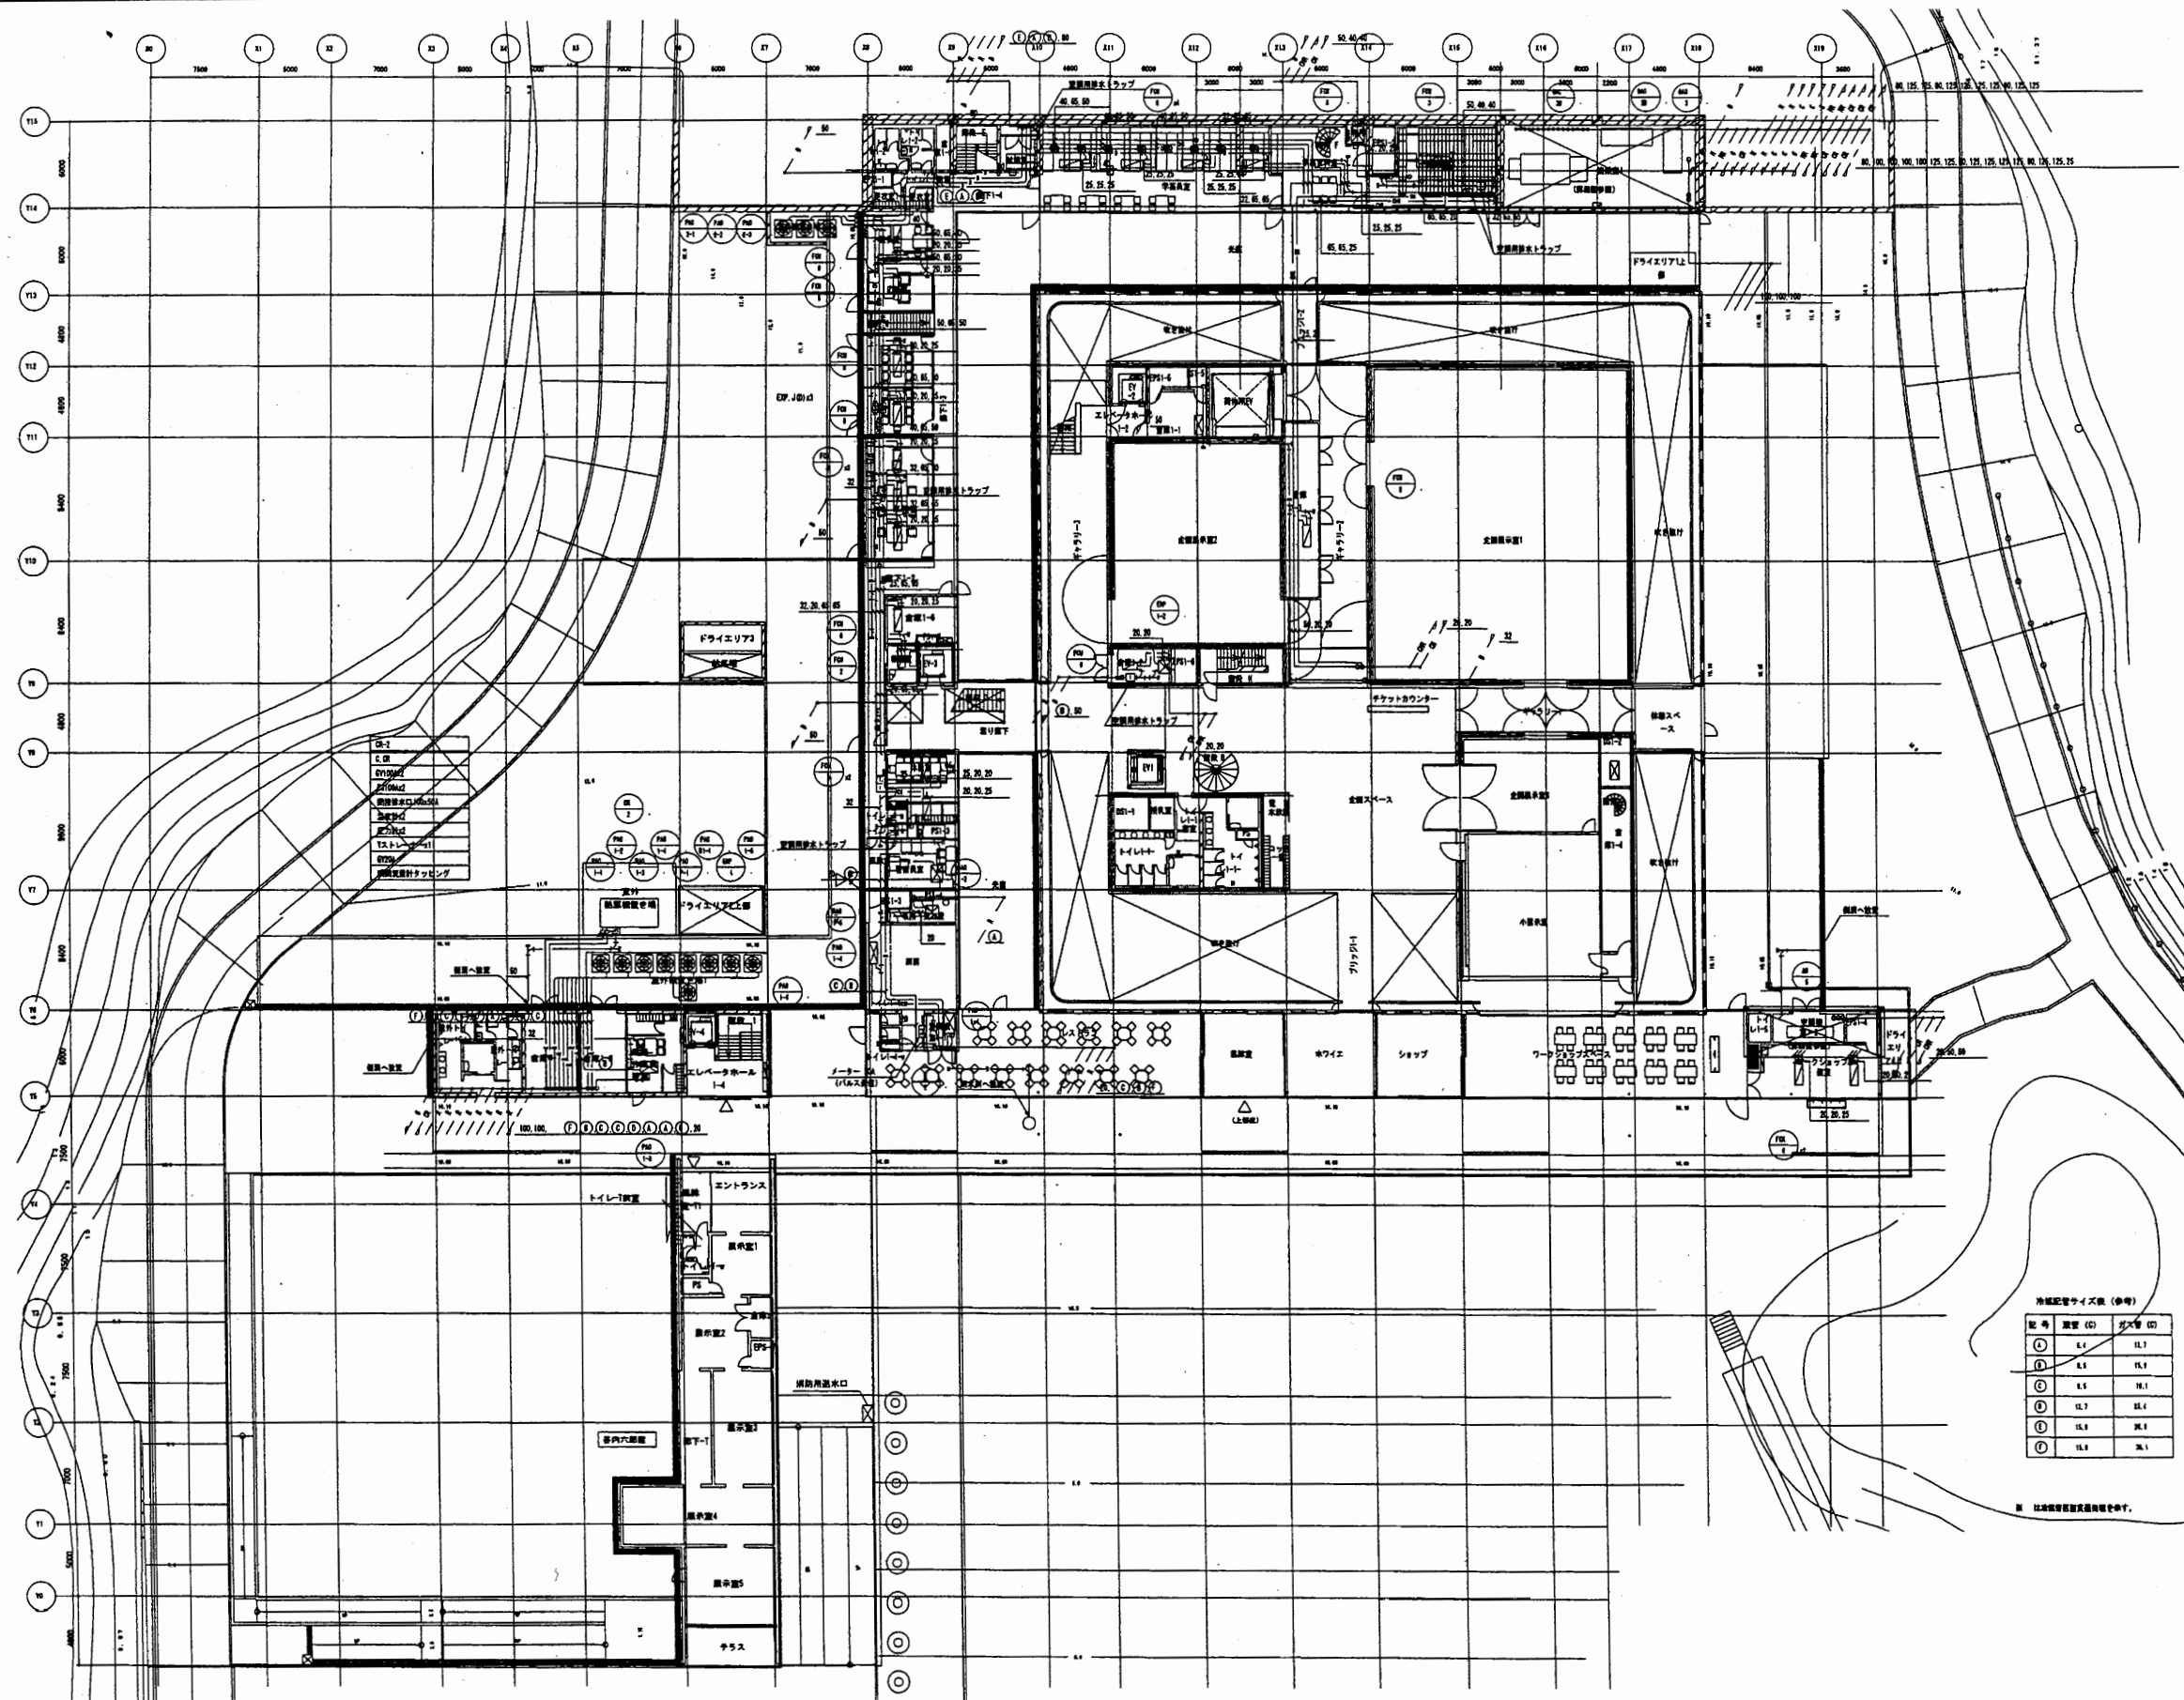

横須賀美術館

工事名	市立中央図書館ほか7か所 建築基準法第12条点検業務委託		設計者資格 氏名	級建築士登録第 _____ 号		課長	主査等	担当者	横須賀市 財務部 FM推進課
図面名称	空気調和設備 1階配管平面図	図番	縮尺	作図	平成 年 月 日				

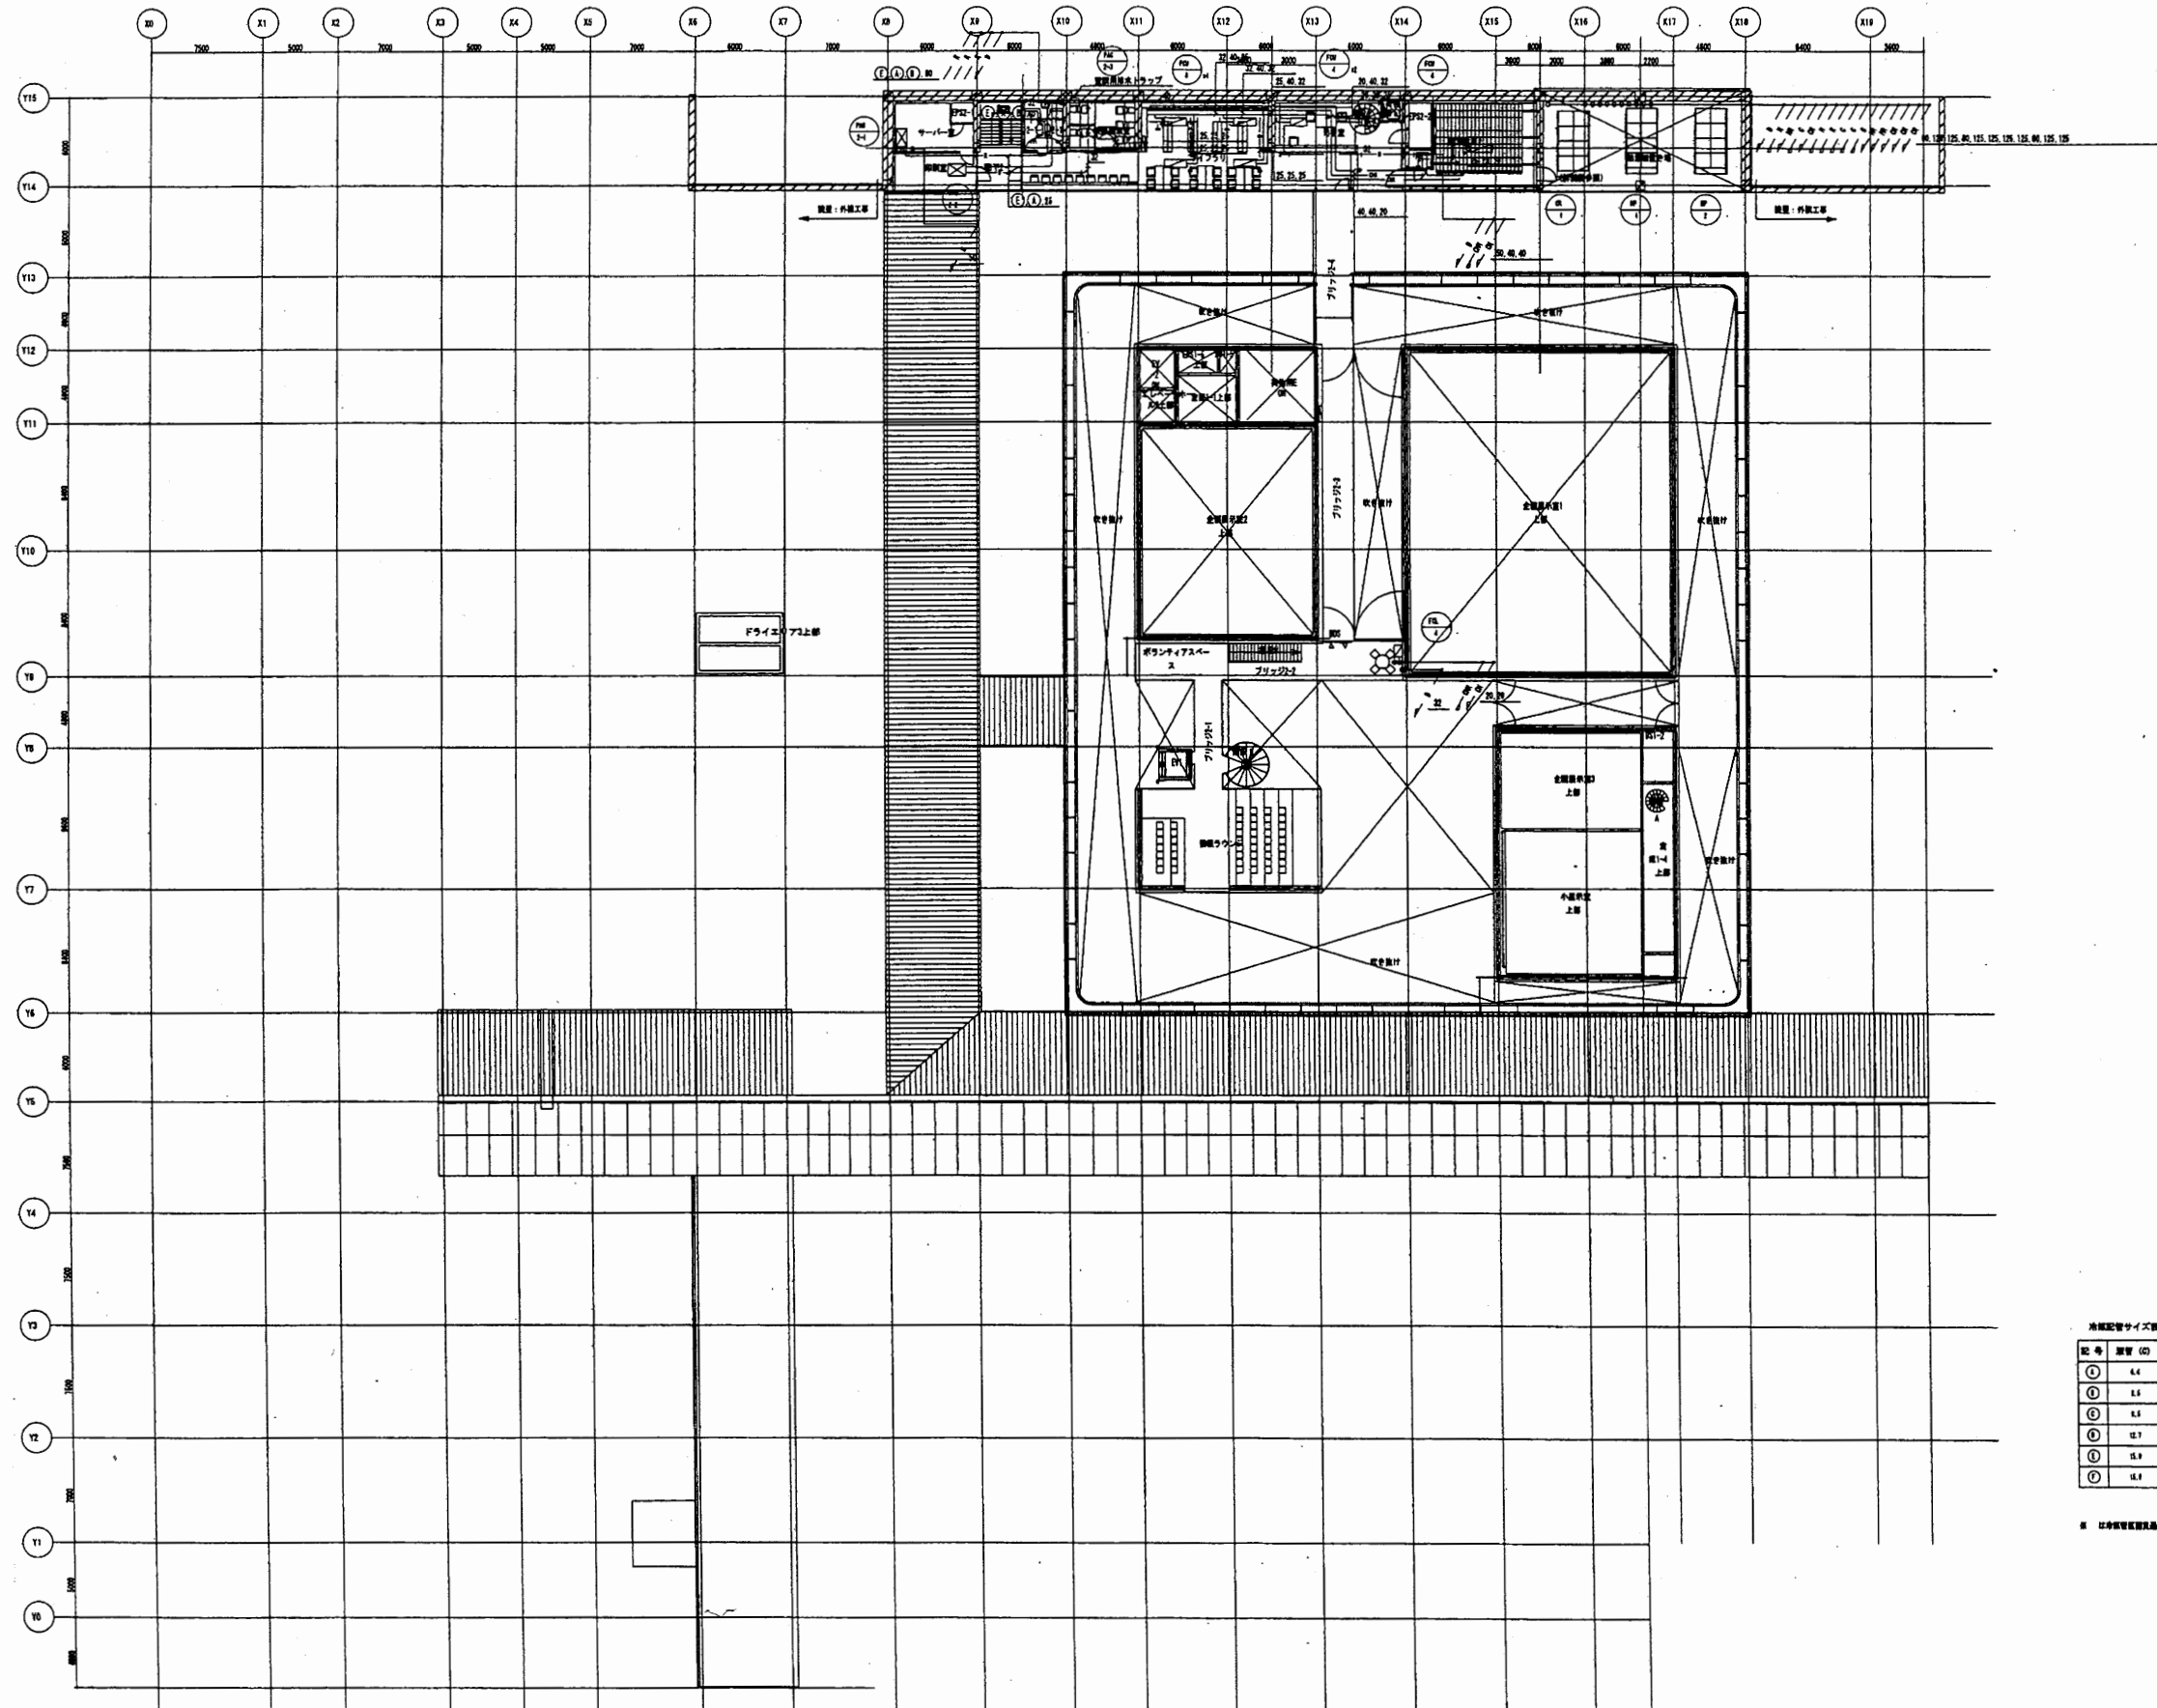

冷媒配管サイズ表 (単位)

記号	管径 (D)	長さ (L)
①	6.4	12.7
②	6.4	15.2
③	6.4	18.1
④	12.7	25.4
⑤	12.7	30.5
⑥	12.7	38.1


※ 以上管径は標準品を指す。

横須賀美術館

工事名	市立中央図書館ほか7か所 建築基準法第12条点検業務委託			設計者資格 氏名	級建築士登録第 号			課長	主査等	担当者	横須賀市 財務部 FM推進課
図面名称	空気調和設備 2階配管平面図	図番	縮尺	作図	平成	年	月	日			

凡例


記号	名称	材質
—M—	電気ダクト	鋼製
—H—	通気ダクト	鋼製
—Hh—	通気ダクト (防臭電線管)	鋼製
—Hh—	通気ダクト (防臭電線管)	鋼製
—Hh—	外気取入ダクト	鋼製
—Hh—	排気ダクト	鋼製
—	ロックウール断熱	
■	グラスウールダクト	
○	風速調整ダンパー	
○	チャッキダンパー	
○	ピストンダンパー	
○	調整ダンパー	
○	防火ダンパー	
○	防火調整ダンパー	
○	ガス圧調整ダンパー	
○	送・排風機	
□	換気機 (天吊)	
○	ペンキキャップ	鋼製
□	開口	

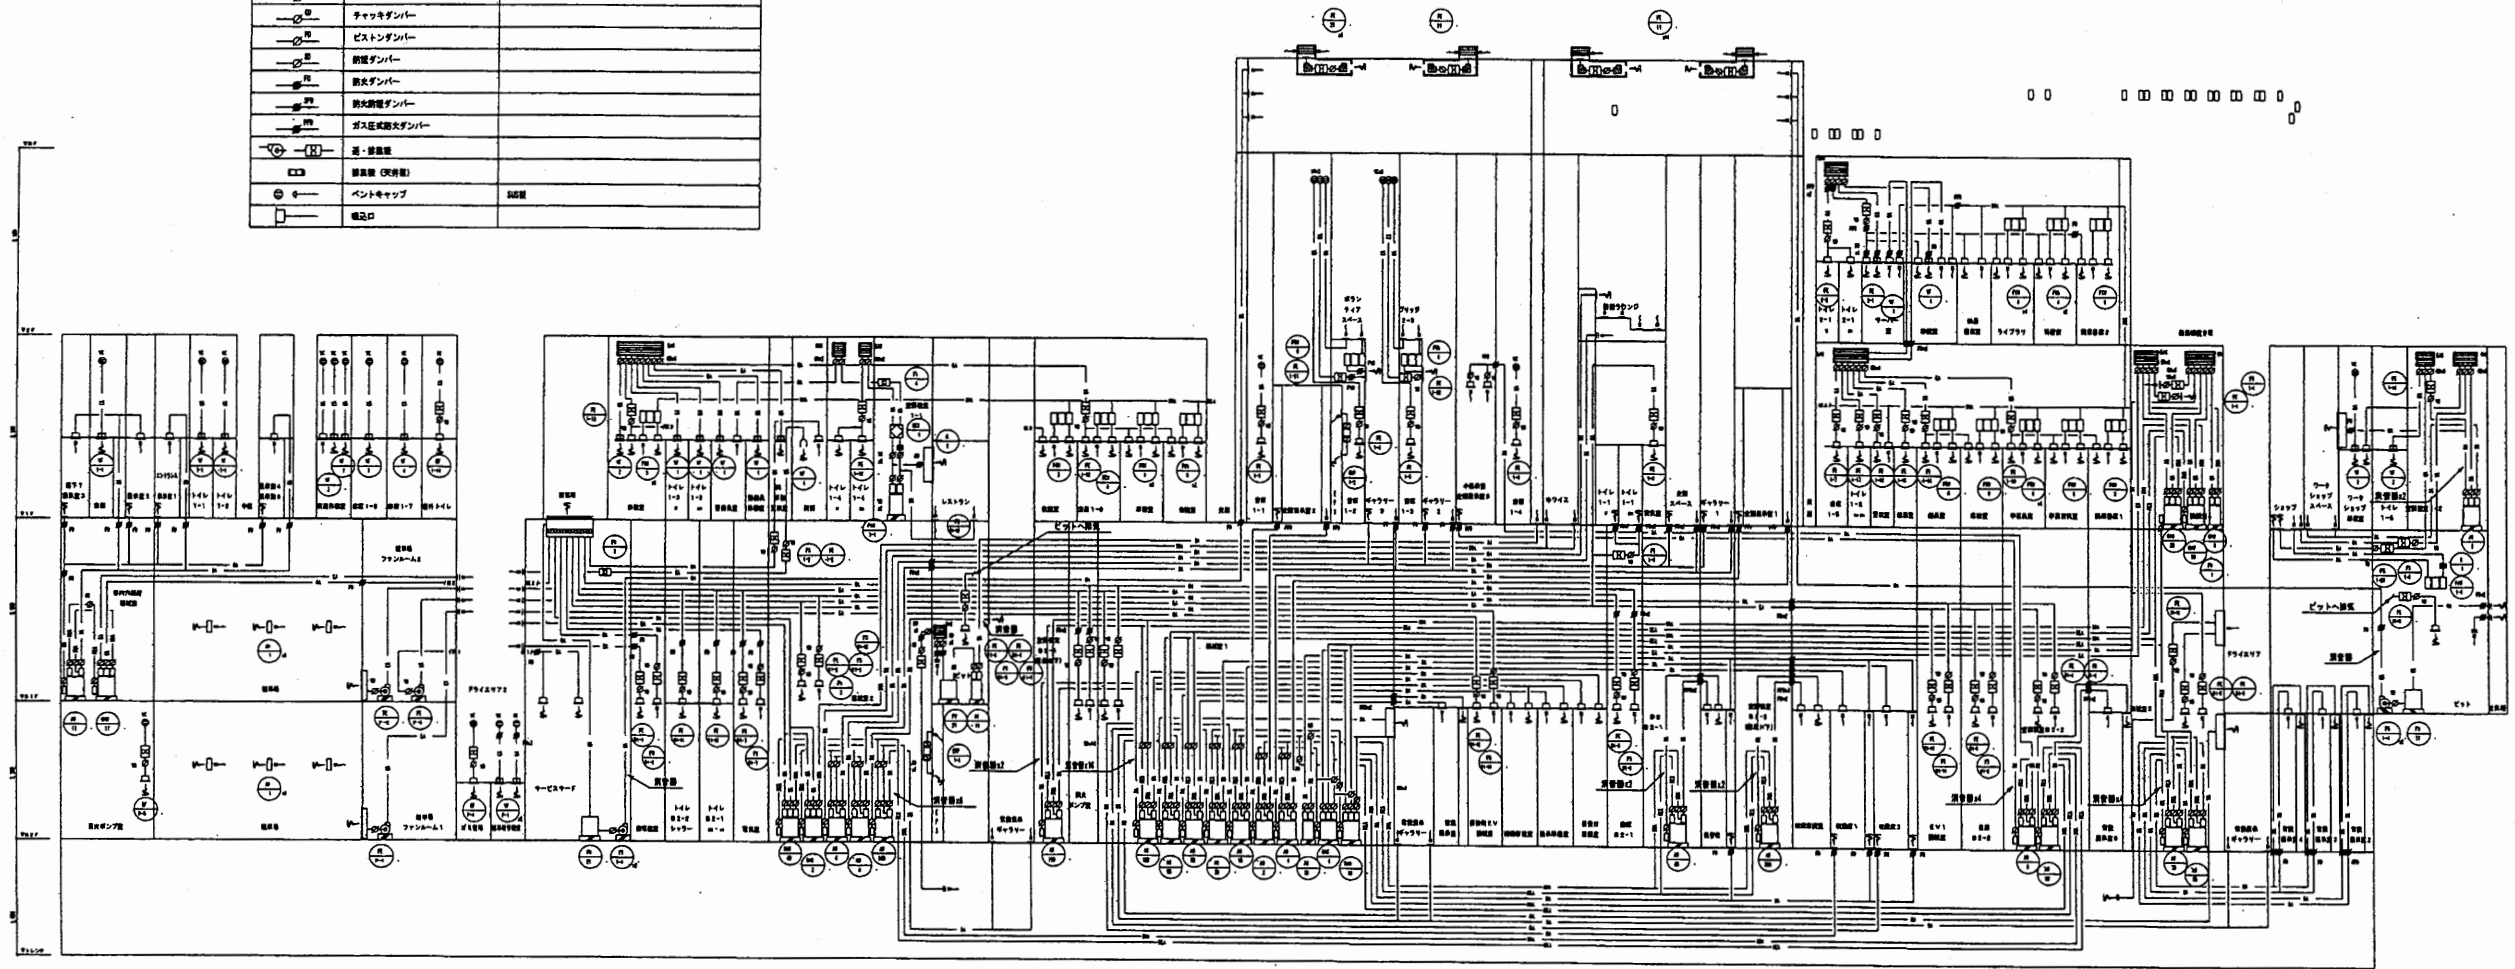

※ 図面ファイルにてダクトは電線ダクトとします。

横須賀美術館

工事名	市立中央図書館ほか7か所 建築基準法第12条点検業務委託		設計者資格 氏名	級建築士登録第 _____ 号		課長	主査等	担当者	横須賀市 財務部 FM推進課
図面名称	空気調和設備 外系統図	図番	縮尺	作図	平成 年 月 日				

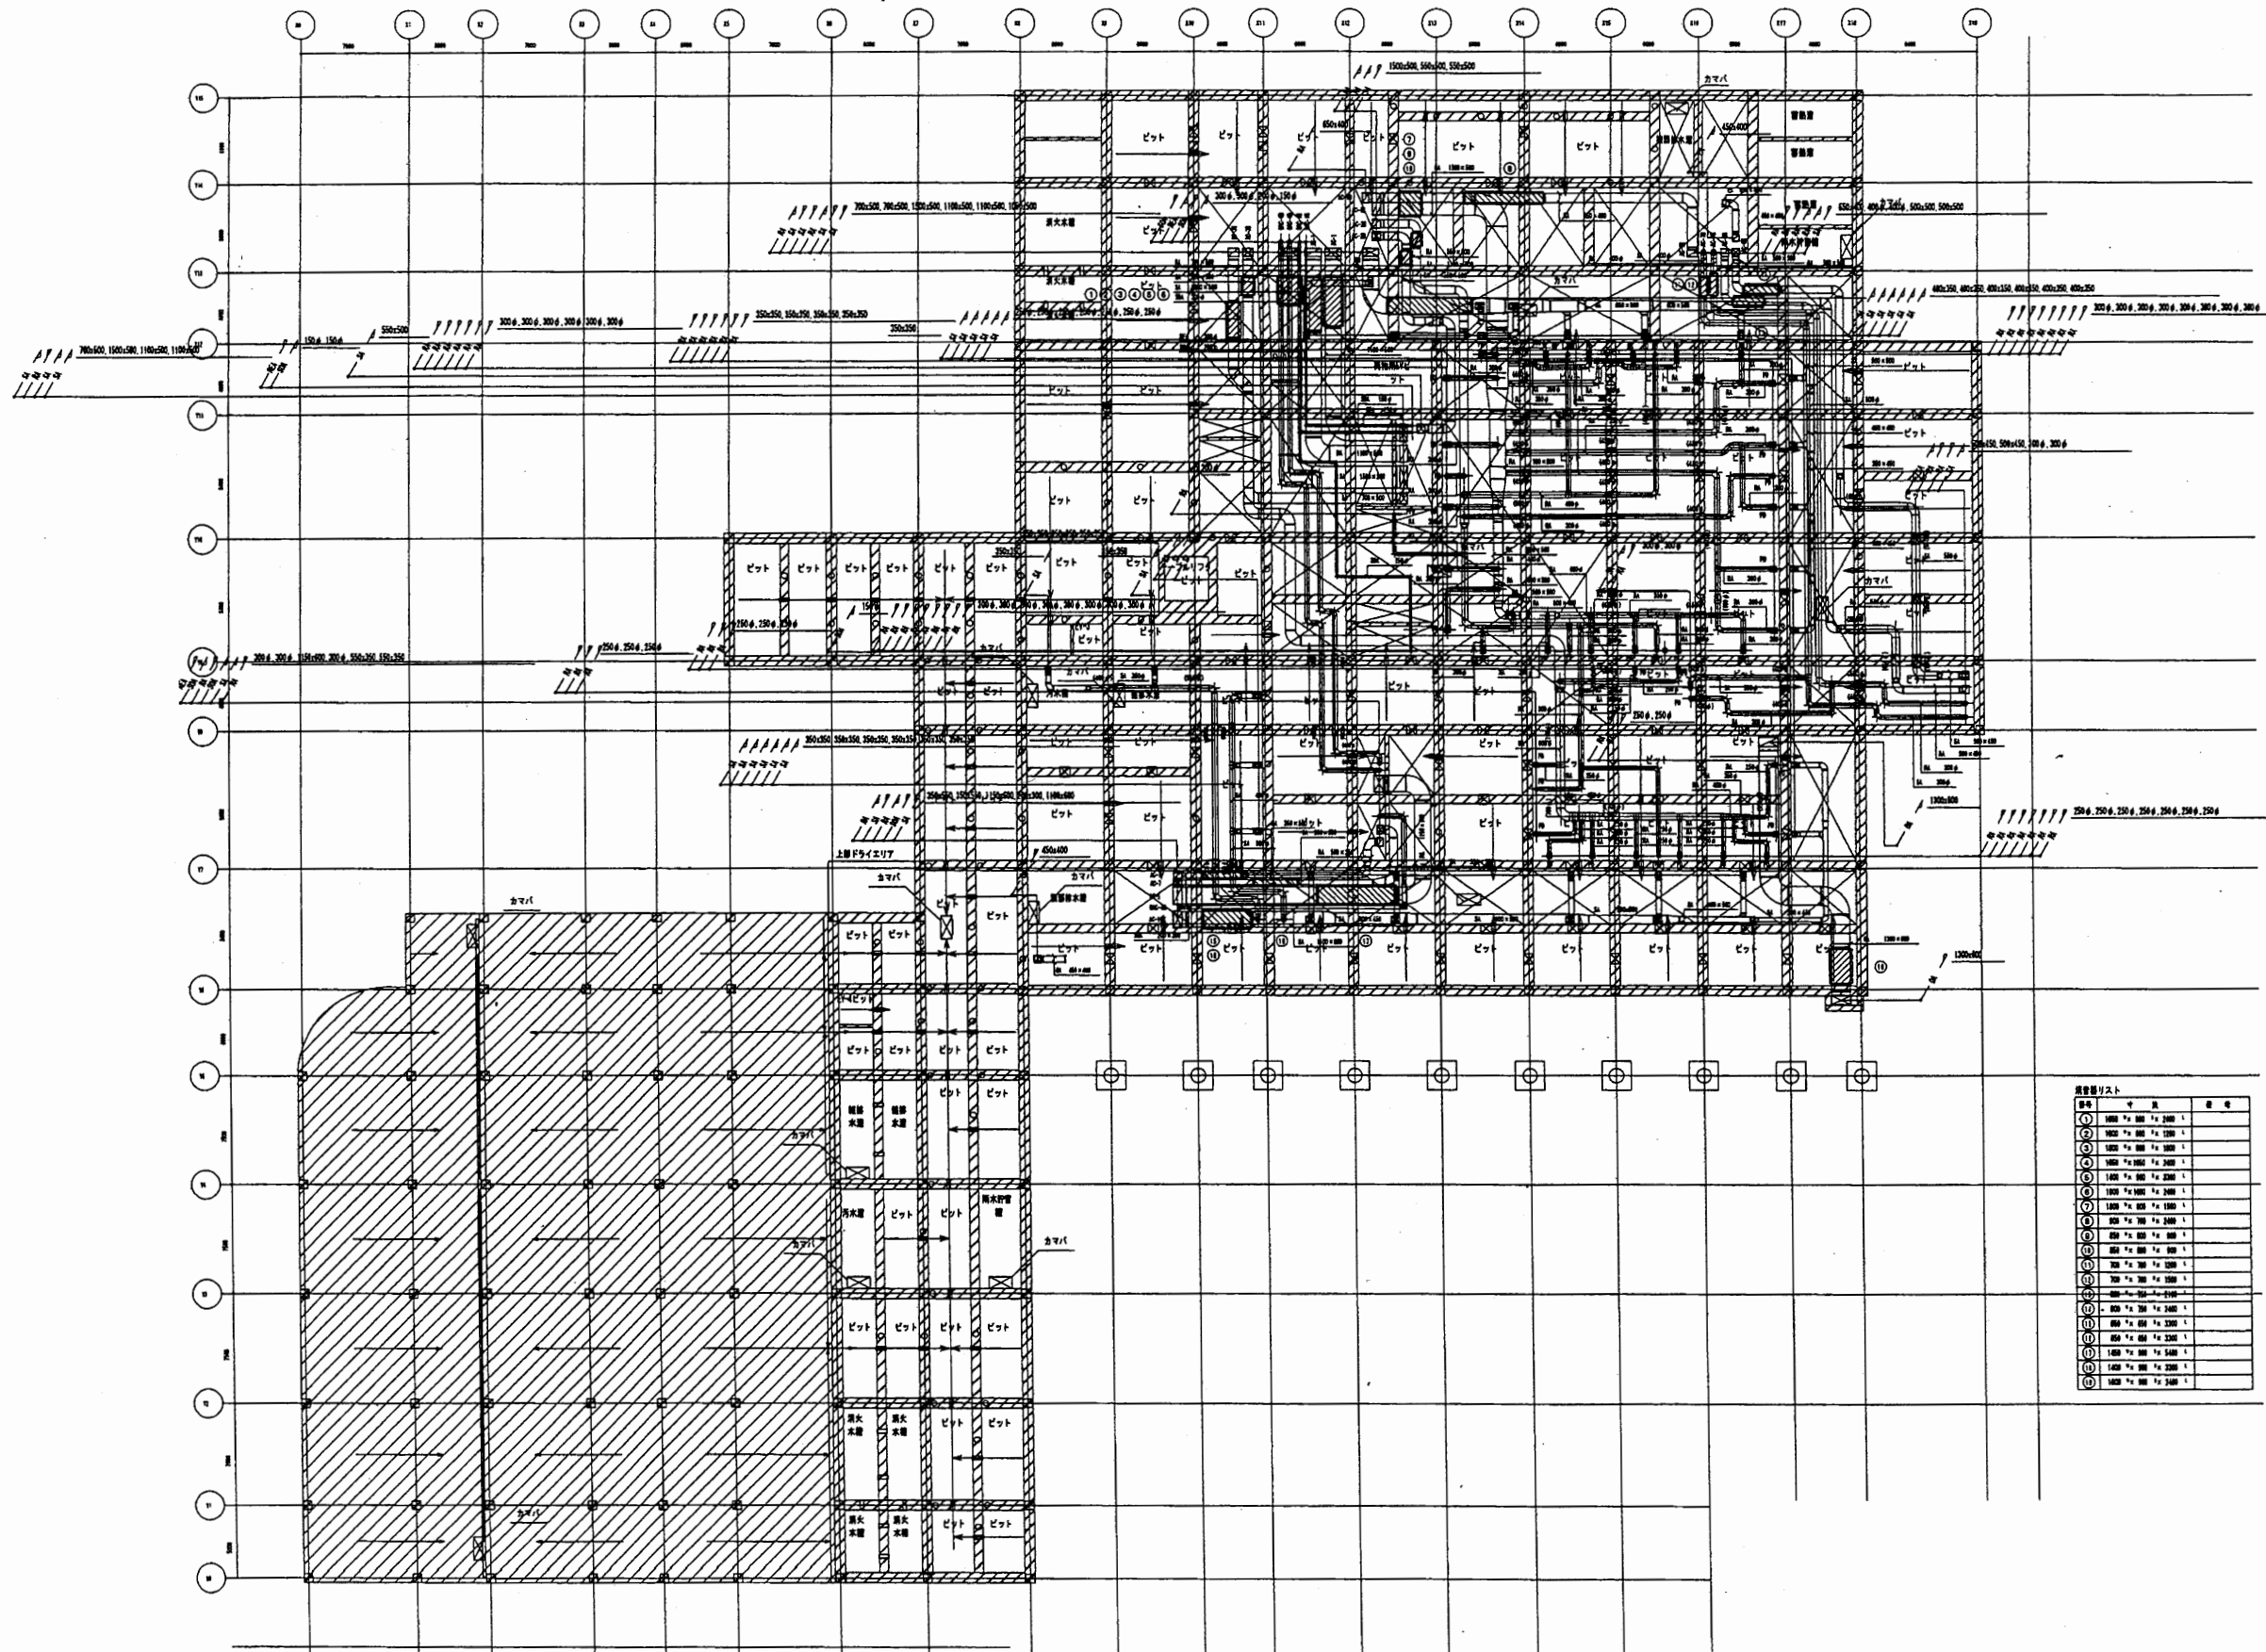


材料表

品名	数量	単位	備考
①	1000	㎡	1
②	1000	㎡	1
③	1000	㎡	1
④	1000	㎡	1
⑤	1000	㎡	1
⑥	1000	㎡	1
⑦	1000	㎡	1
⑧	1000	㎡	1
⑨	1000	㎡	1
⑩	1000	㎡	1
⑪	1000	㎡	1
⑫	1000	㎡	1
⑬	1000	㎡	1
⑭	1000	㎡	1
⑮	1000	㎡	1
⑯	1000	㎡	1
⑰	1000	㎡	1
⑱	1000	㎡	1
⑲	1000	㎡	1
⑳	1000	㎡	1
㉑	1000	㎡	1
㉒	1000	㎡	1
㉓	1000	㎡	1
㉔	1000	㎡	1
㉕	1000	㎡	1
㉖	1000	㎡	1
㉗	1000	㎡	1
㉘	1000	㎡	1
㉙	1000	㎡	1
㉚	1000	㎡	1
㉛	1000	㎡	1
㉜	1000	㎡	1
㉝	1000	㎡	1
㉞	1000	㎡	1
㉟	1000	㎡	1
㊱	1000	㎡	1
㊲	1000	㎡	1
㊳	1000	㎡	1
㊴	1000	㎡	1
㊵	1000	㎡	1
㊶	1000	㎡	1
㊷	1000	㎡	1
㊸	1000	㎡	1
㊹	1000	㎡	1
㊺	1000	㎡	1
㊻	1000	㎡	1
㊼	1000	㎡	1
㊽	1000	㎡	1
㊾	1000	㎡	1
㊿	1000	㎡	1


横須賀美術館

工事名	市立中央図書館ほか7か所 建築基準法第12条点検業務委託		設計者資格 氏名	級建築士登録第 号		課長	主査等	担当者	横須賀市 財務部 FM推進課
図面名称	空調設備 ピット階外平面図	図番	縮尺	作図	平成 年 月 日				

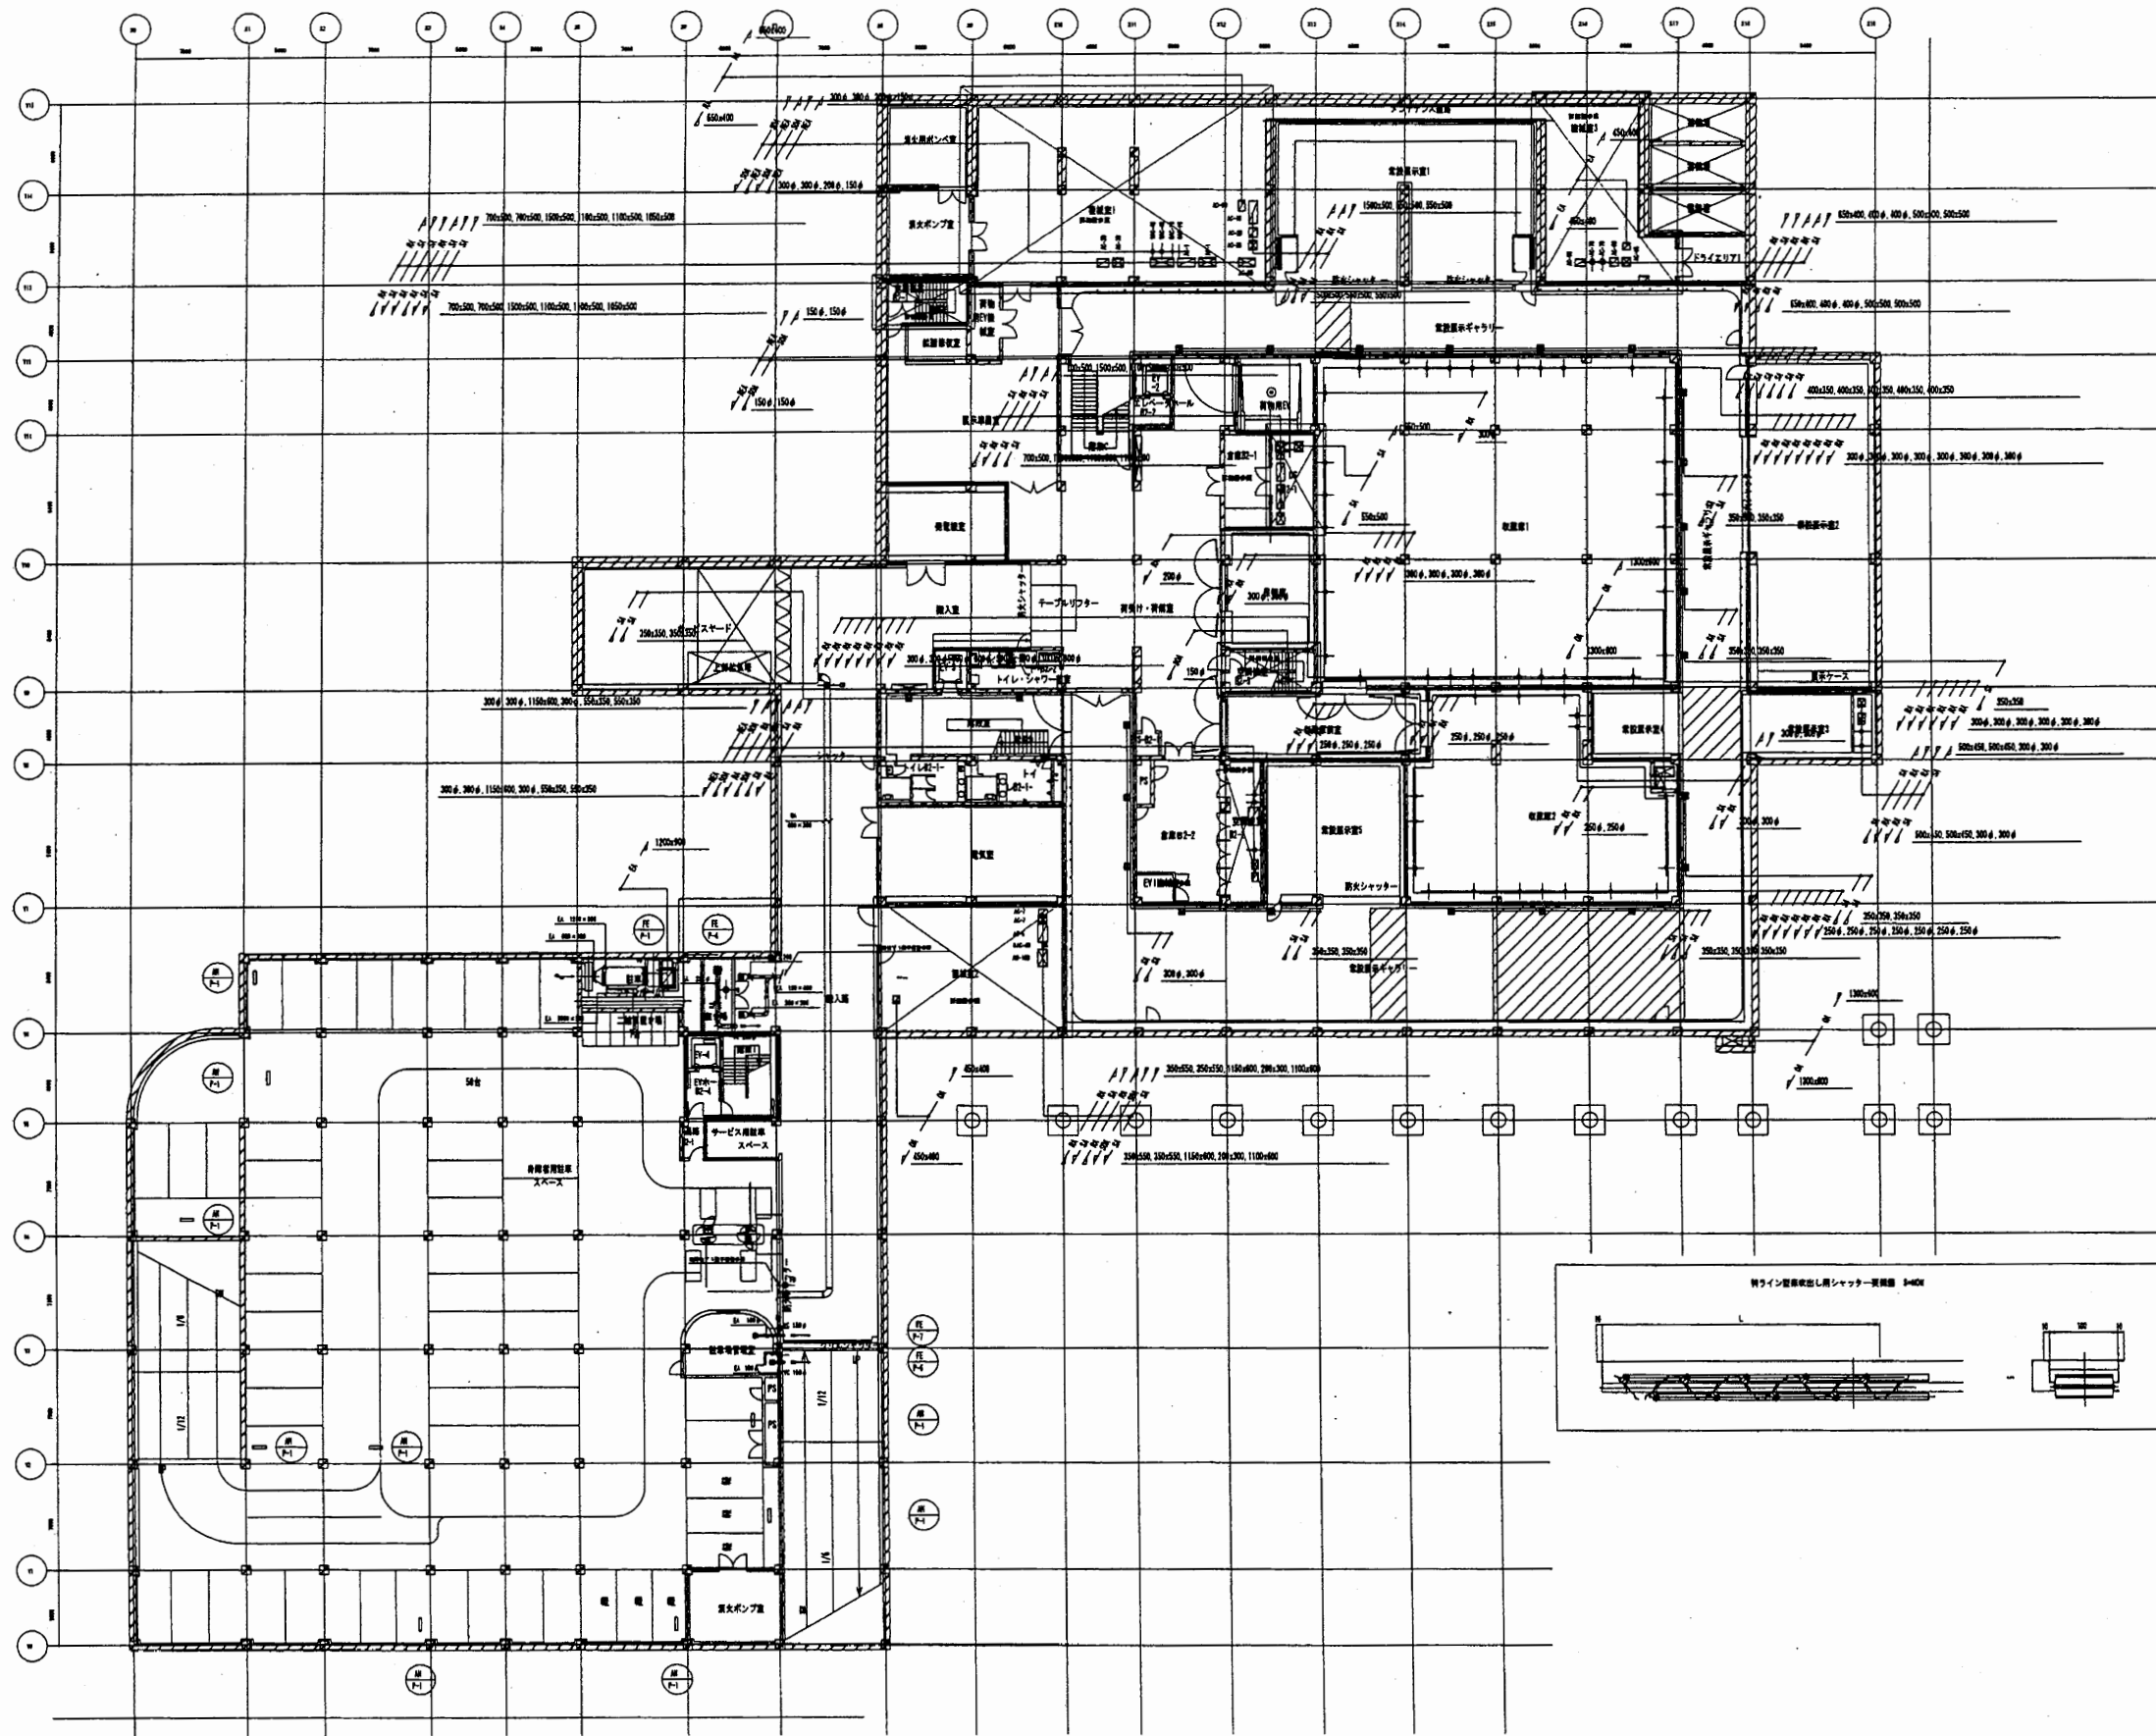

横須賀美術館


工事名	市立中央図書館ほか7か所 建築基準法第12条点検業務委託		設計者資格 氏名	級建築士登録第	号	課長	主査等	担当者	横須賀市 財務部 FM推進課
図面名称	空気調和設備 地下2階ダ'外平面図	図番	縮尺	作図	平成 年 月 日				

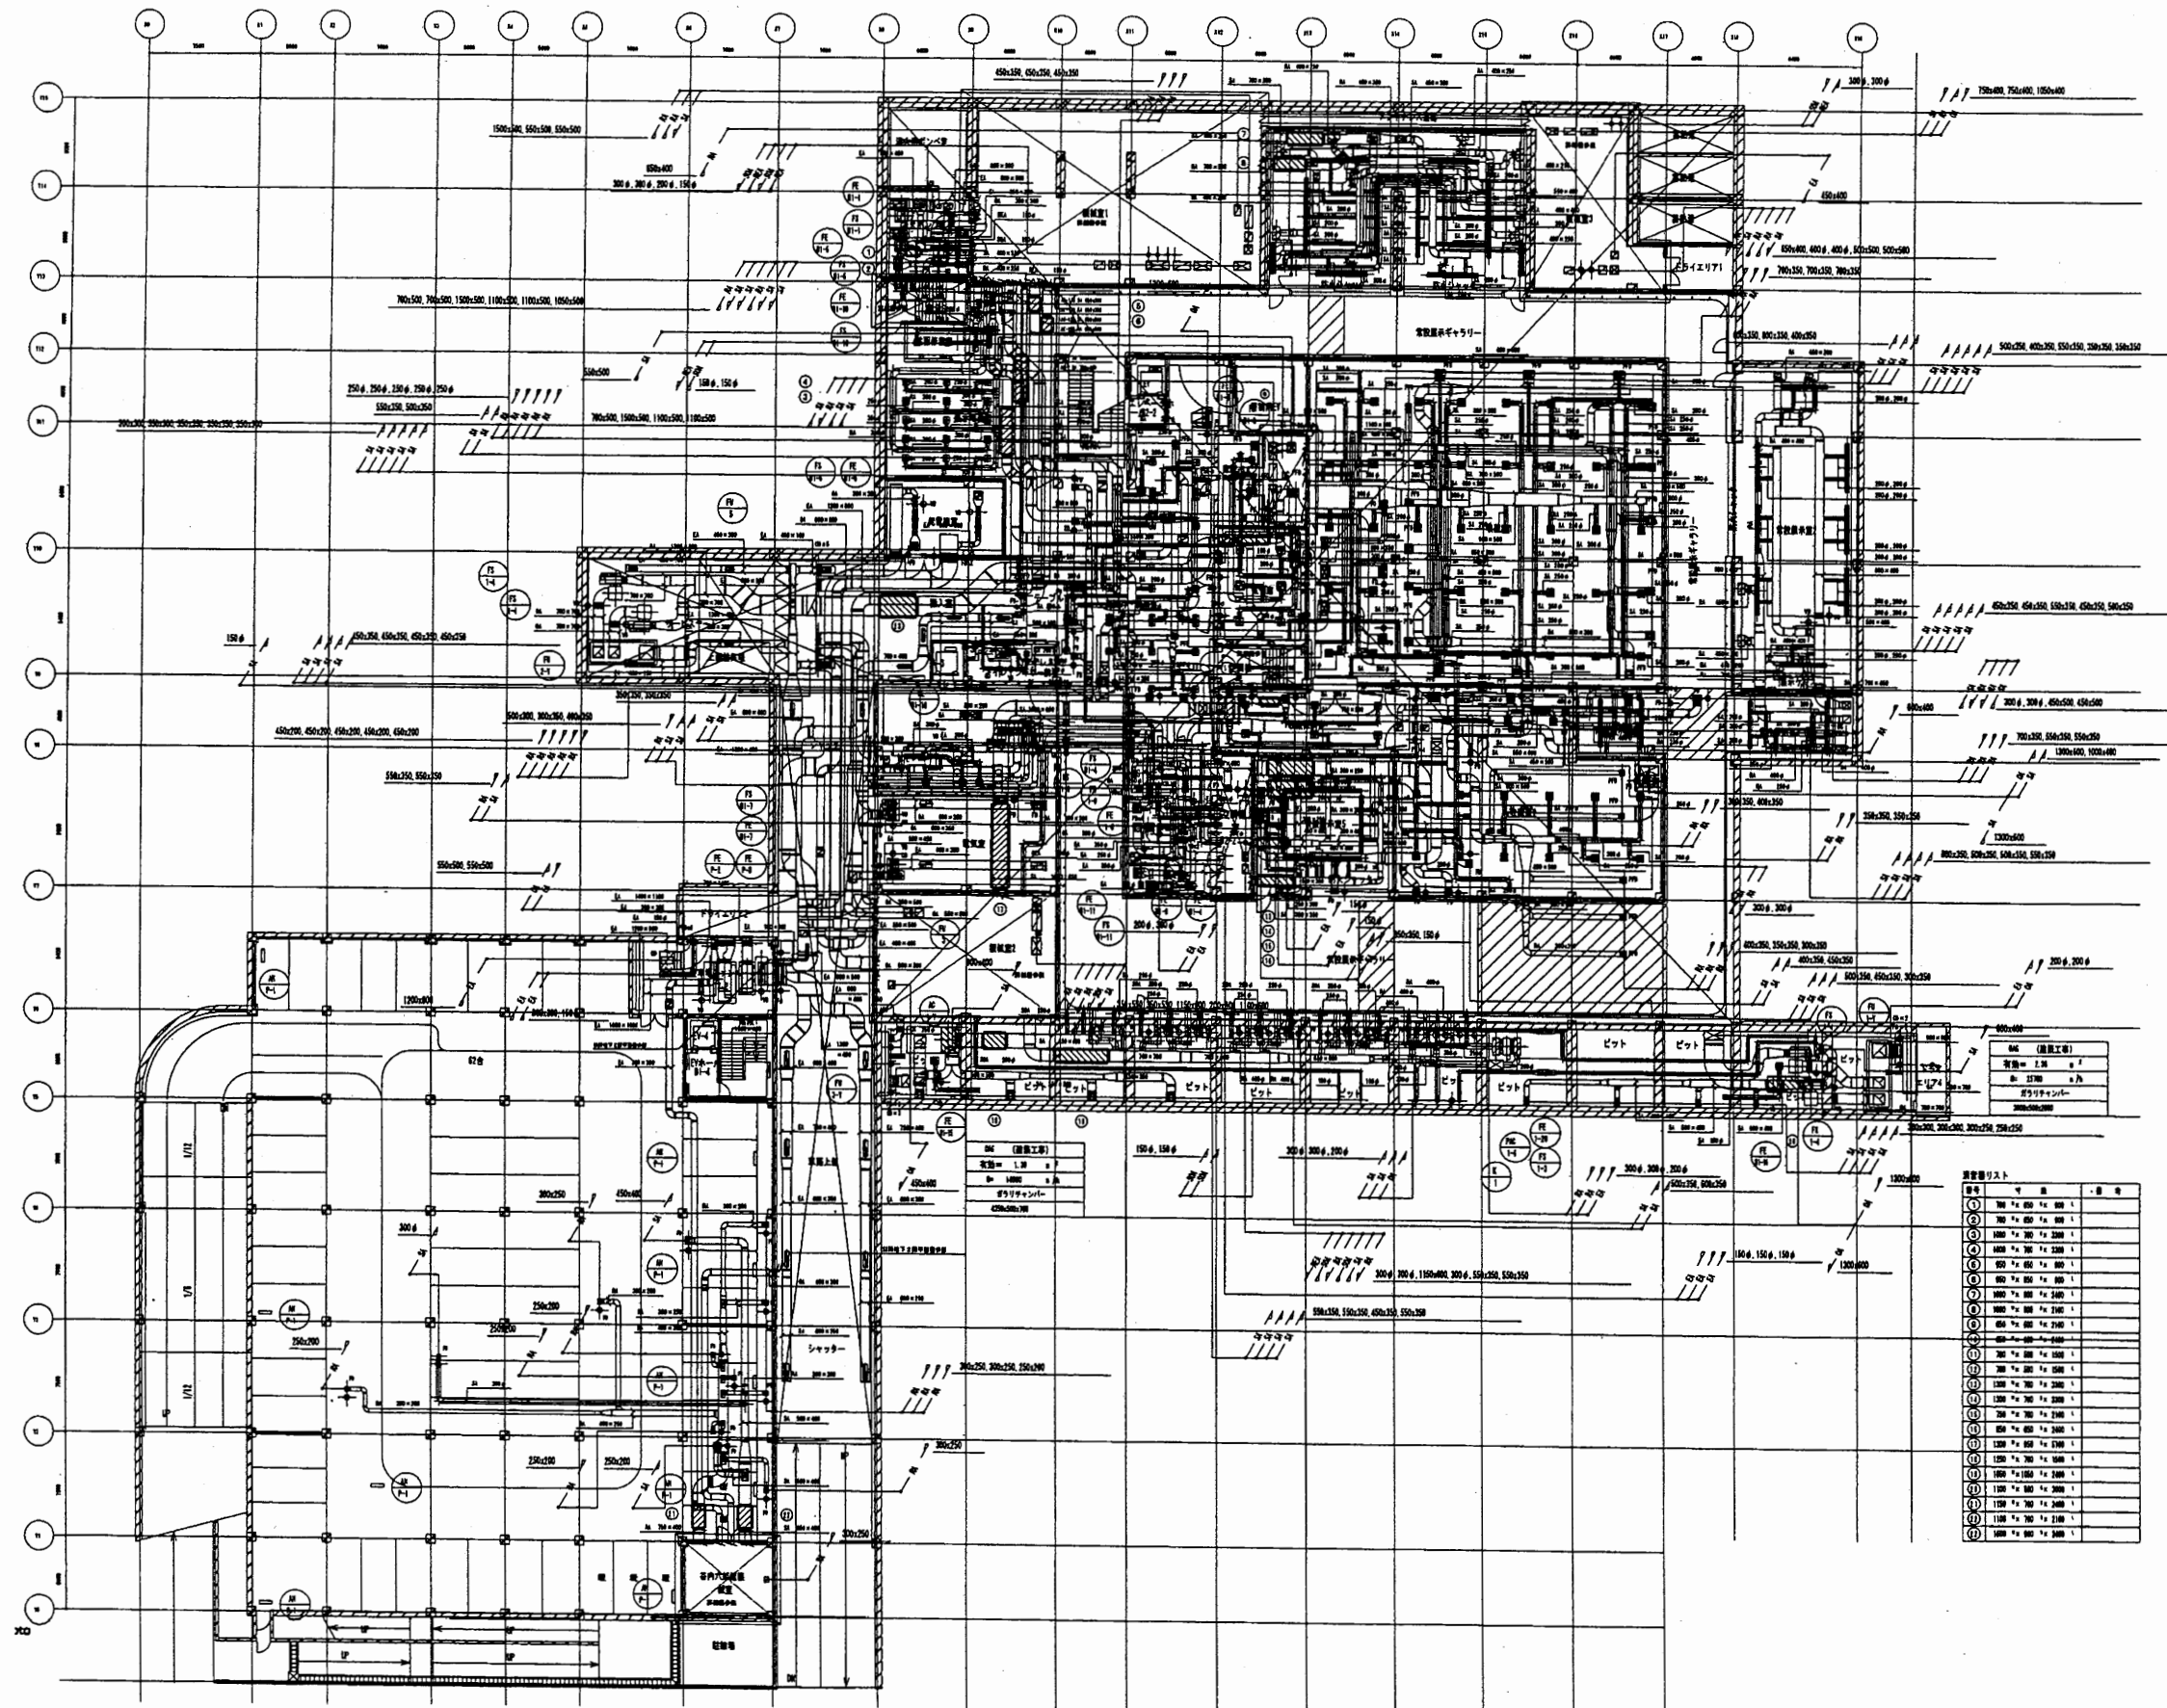

番号	内容	単位
①	700 x 600 x 200	個
②	700 x 600 x 100	個
③	1000 x 700 x 200	個
④	1000 x 700 x 100	個
⑤	500 x 600 x 200	個
⑥	500 x 600 x 100	個
⑦	800 x 800 x 200	個
⑧	800 x 800 x 100	個
⑨	600 x 600 x 200	個
⑩	600 x 600 x 100	個
⑪	300 x 300 x 200	個
⑫	300 x 300 x 100	個
⑬	1200 x 800 x 200	個
⑭	1200 x 800 x 100	個
⑮	1000 x 1000 x 200	個
⑯	1000 x 1000 x 100	個
⑰	1500 x 700 x 200	個
⑱	1500 x 700 x 100	個
⑲	1800 x 800 x 200	個
⑳	1800 x 800 x 100	個


横須賀美術館

工事名	市立中央図書館ほか7か所 建築基準法第12条点検業務委託			設計者資格 氏名	級建築士登録第	号	課長	主査等	担当者	横須賀市 財務部 FM推進課
図面名称	空気調和設備 地下1階ダ外平面図	図番	縮尺	作図	平成	年 月 日				

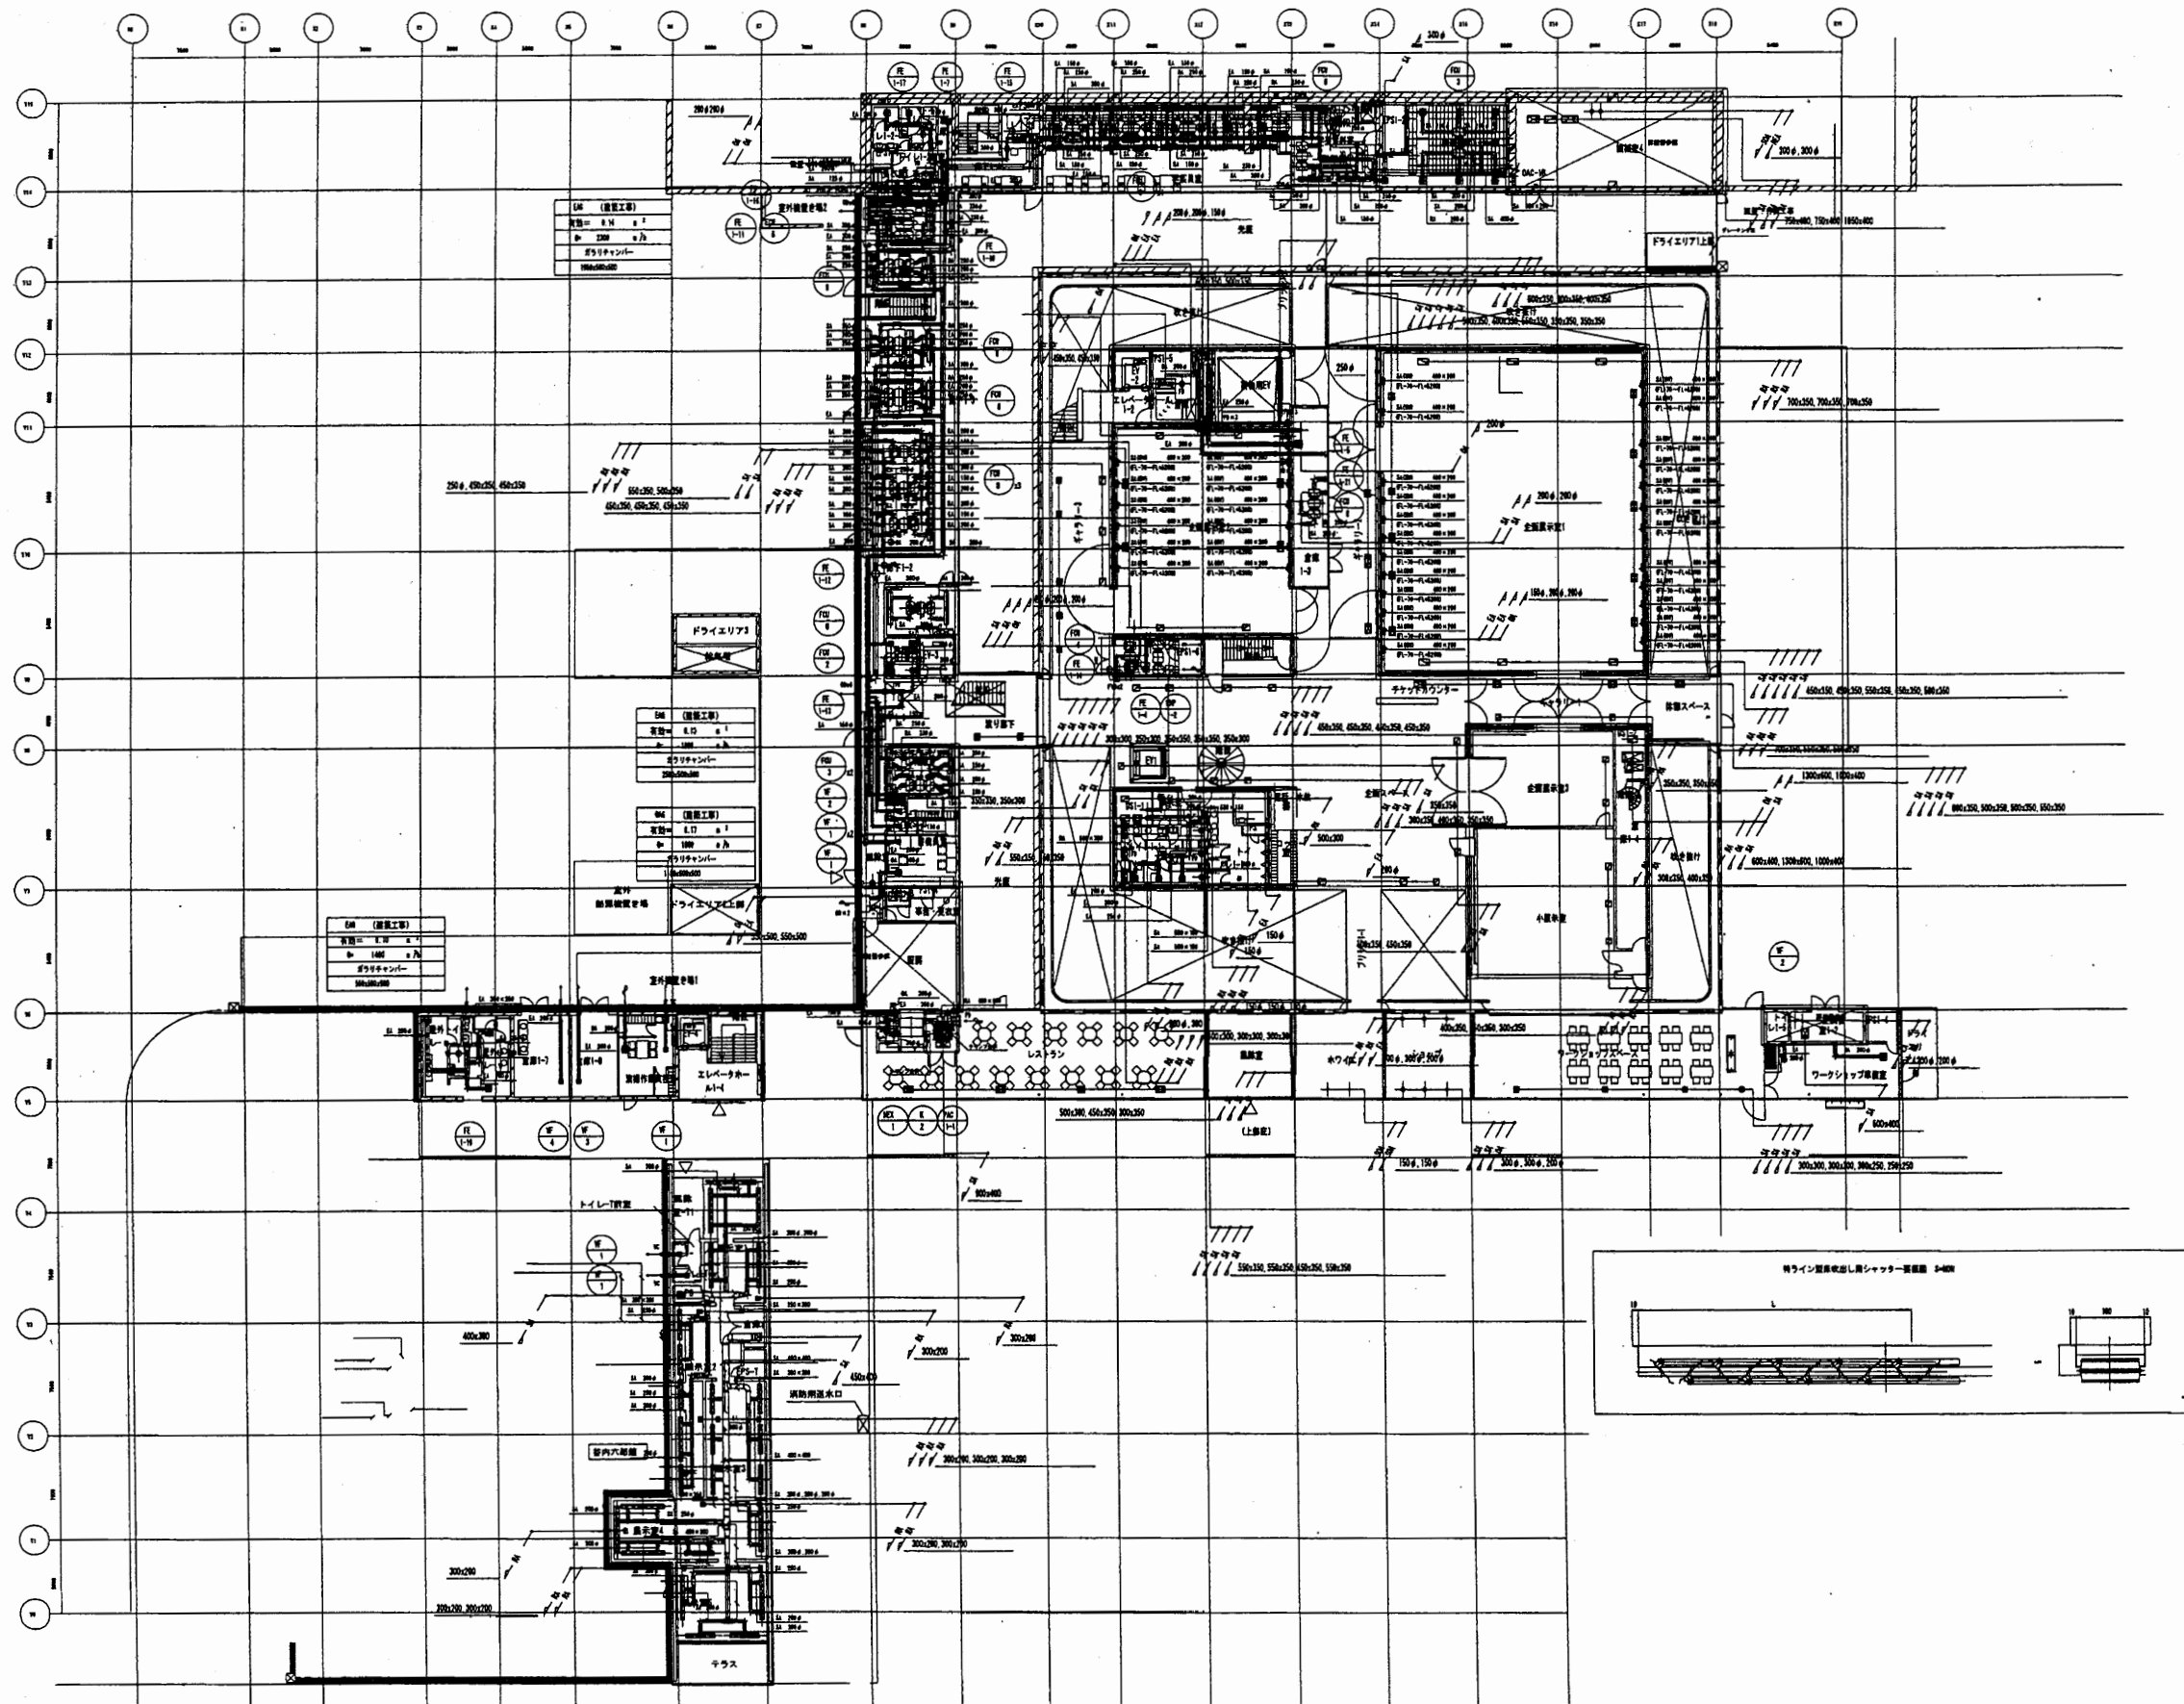

横須賀美術館


工事名	市立中央図書館ほか7か所 建築基準法第12条点検業務委託		設計者資格 氏名	級建築士登録第	号	課長	主査等	担当者	横須賀市 財務部 FM推進課
図面名称	空気調和設備 1階外平面図	図番	縮尺	作図	平成 年 月 日				

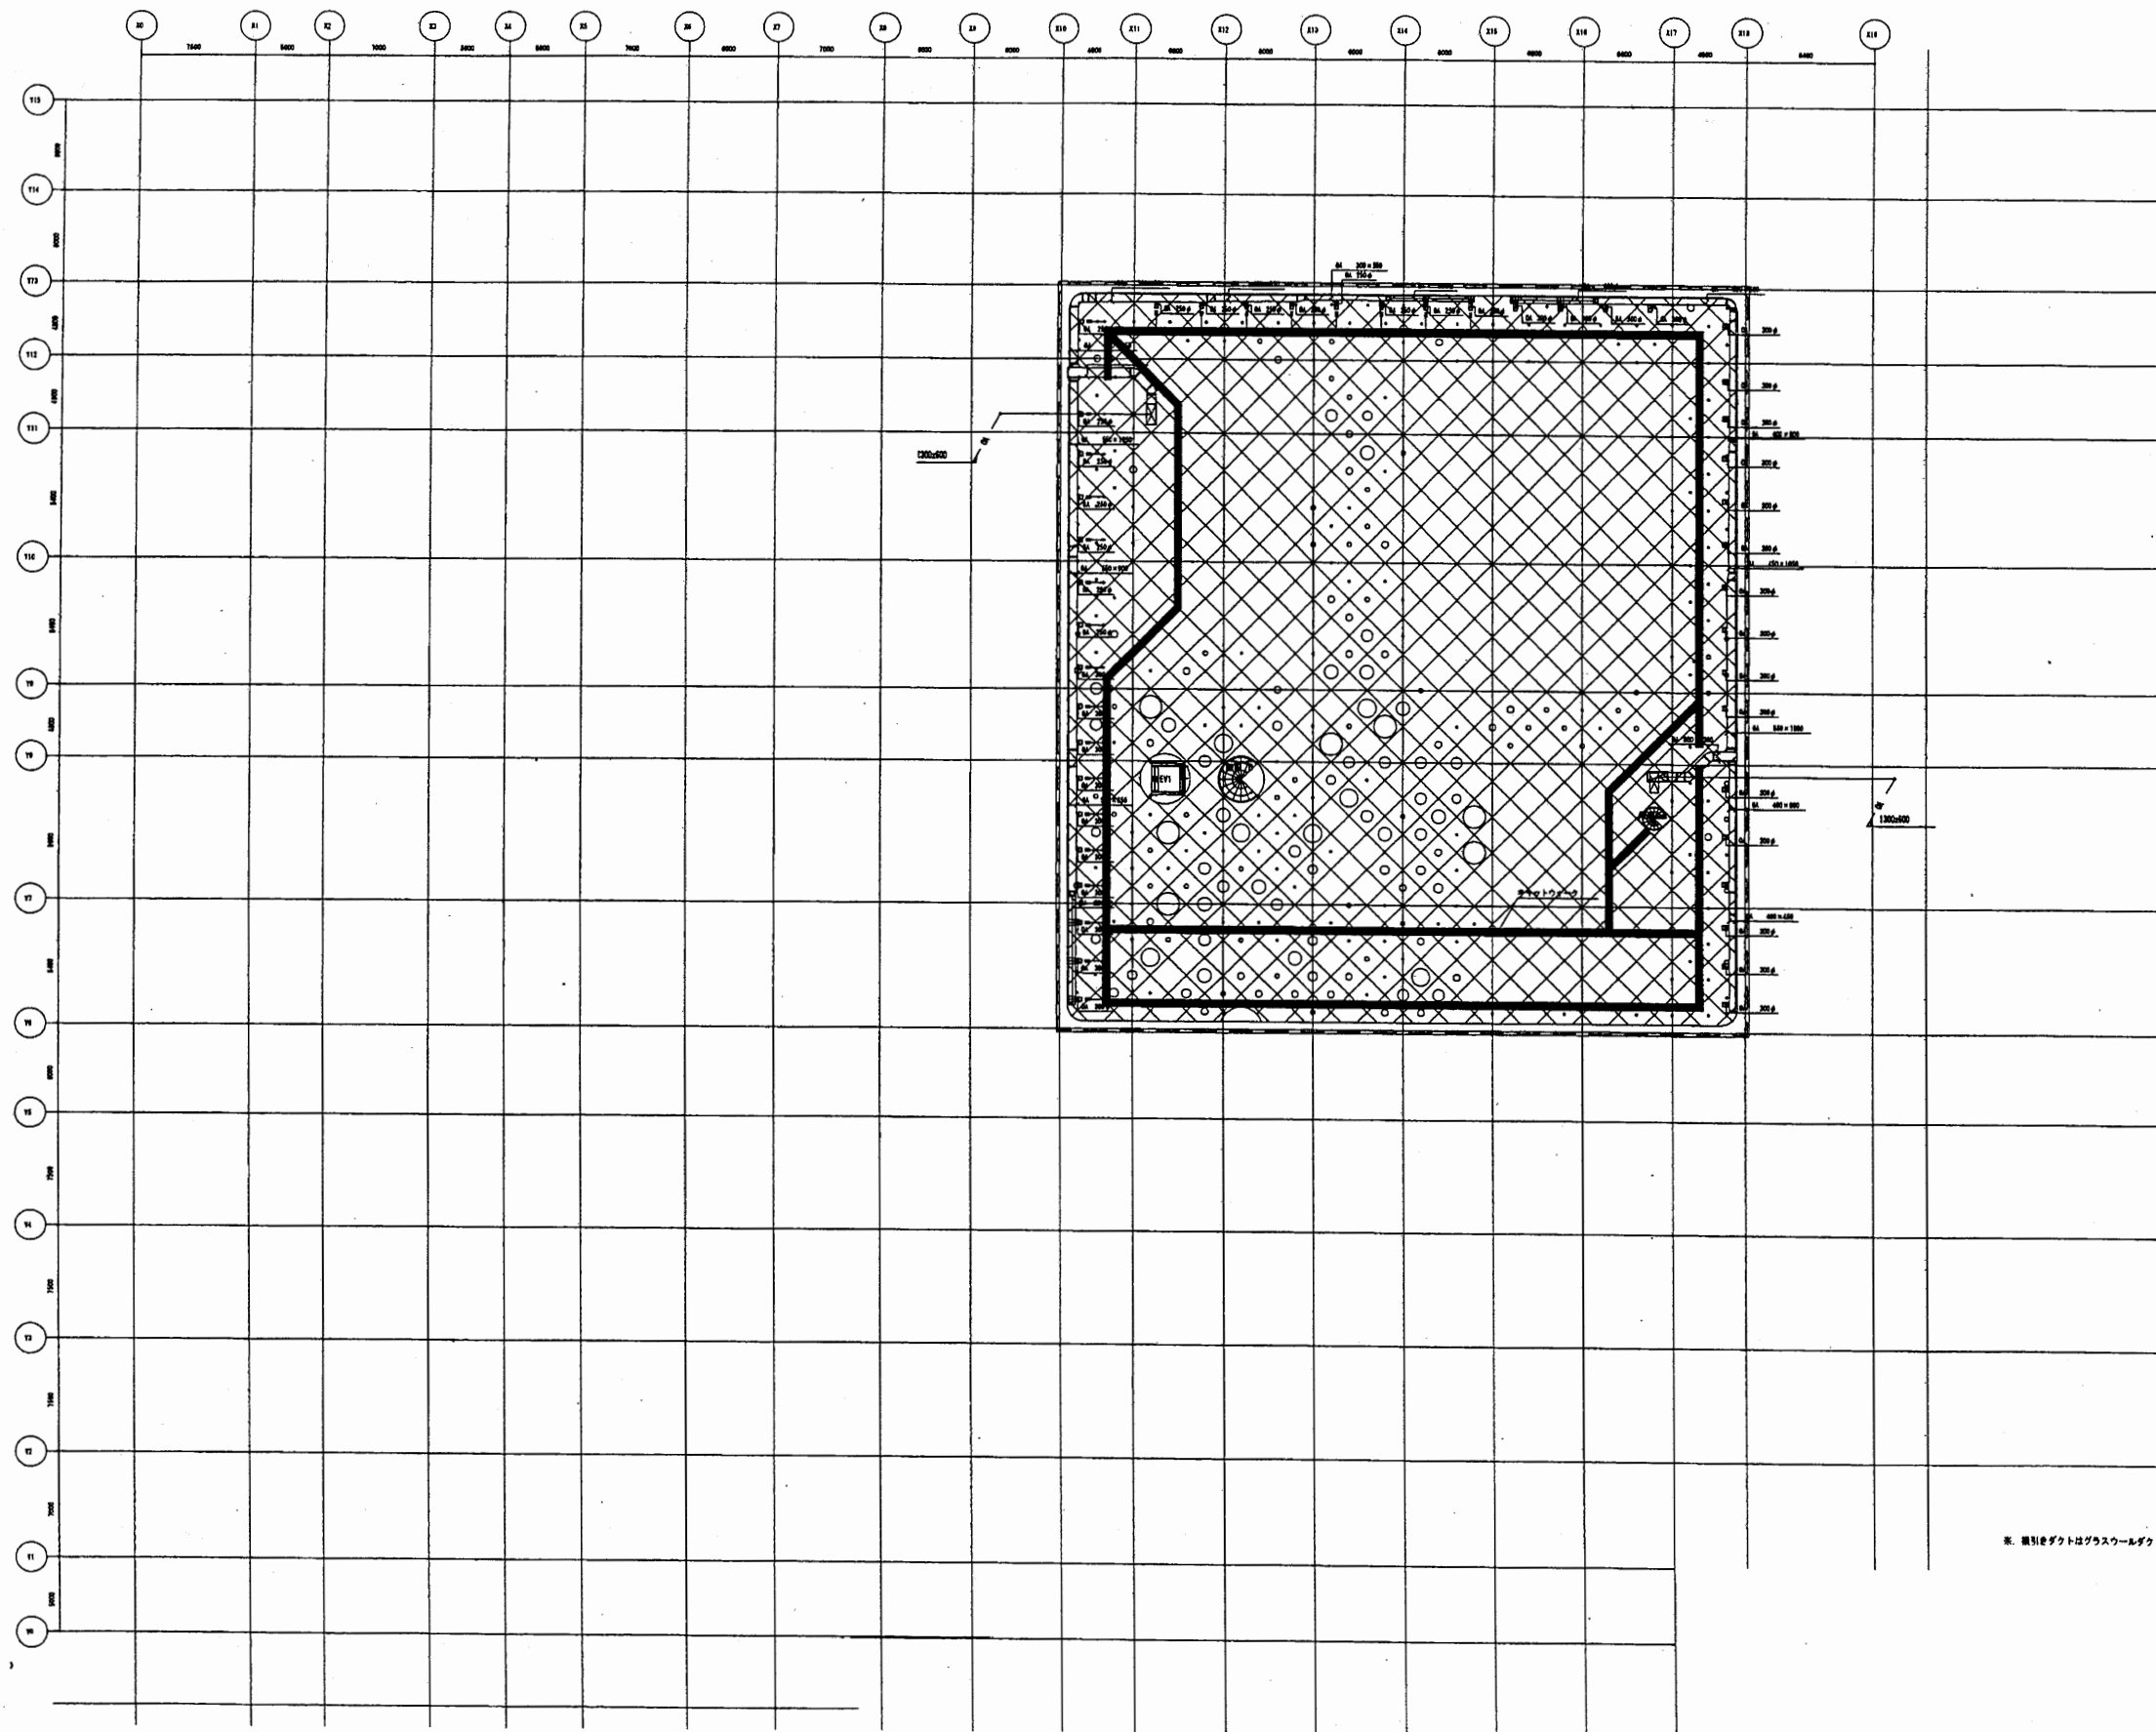

※ 網目はダクトはガラスウールダクトとする。

横須賀美術館

工事名	市立中央図書館ほか7か所 建築基準法第12条点検業務委託			設計者資格 氏名	級建築士登録第 号			課長	主査等	担当者	横須賀市 財務部 FM推進課
図面名称	空気調和設備 小屋裏外平面図	図番	縮尺	作図	平成	年	月	日			

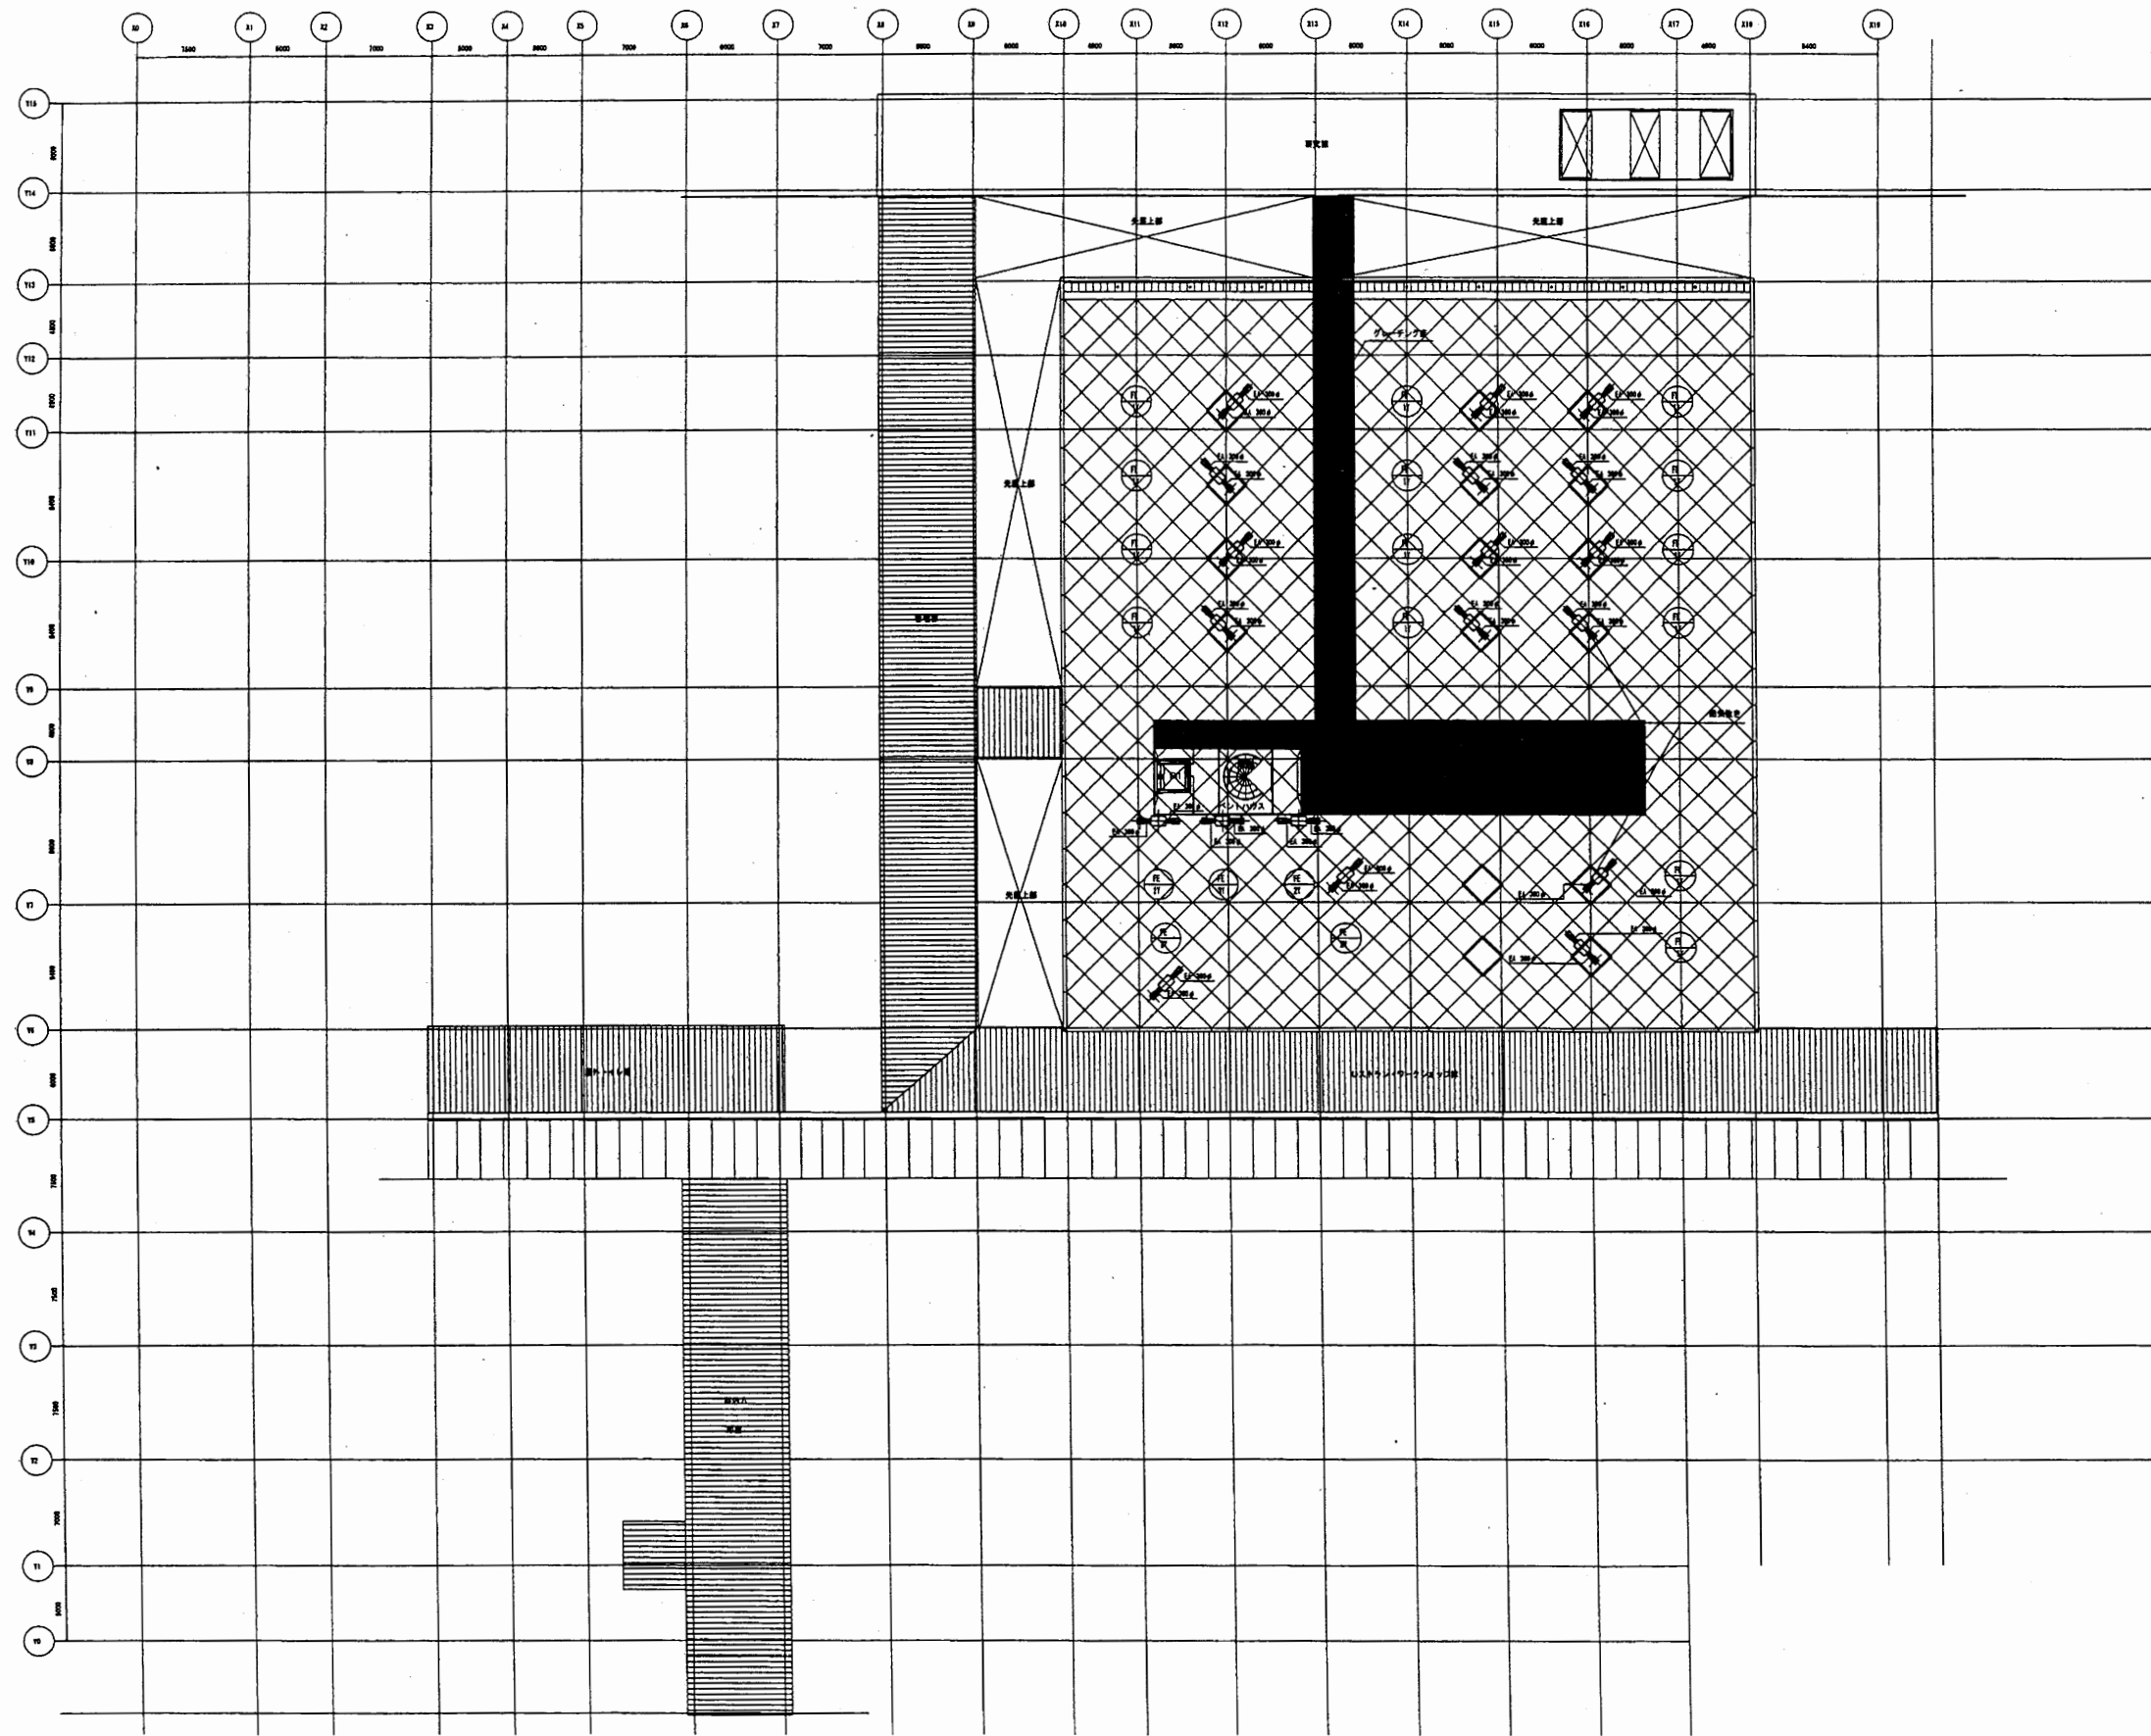


横須賀美術館

工事名	市立中央図書館ほか7か所 建築基準法第12条点検業務委託			設計者資格 氏名	級建築士登録第 _____ 号			課長	主査等	担当者	横須賀市 財務部 FM推進課
	図面名称	空気調和設備 屋根外平面図	図番		縮尺	作図	平成				

記号	名称	材質	記号	名称	材質
—	給水管	塩化ビニル管(20mm)	—	立管	PPC (塩化ビニル)
—	給水管	塩化ビニル管(25mm)	—	配水管	PPC
—	給水管	ステンレス管	□	排水管	
—	排水管	塩化ビニル管(50mm)	■	換気管	
—	排水管	塩化ビニル管(75mm)	△	換気管	
—	換気管	塩化ビニル管(100mm)	○	シャワーホース	
—	換気管	塩化ビニル管(150mm)	◇	ベントキャップ	
—	換気管	塩化ビニル管(200mm)	□	換気口	
—	換気管	塩化ビニル管(250mm)	○	汚水管	


※換気管はVPP管とする。

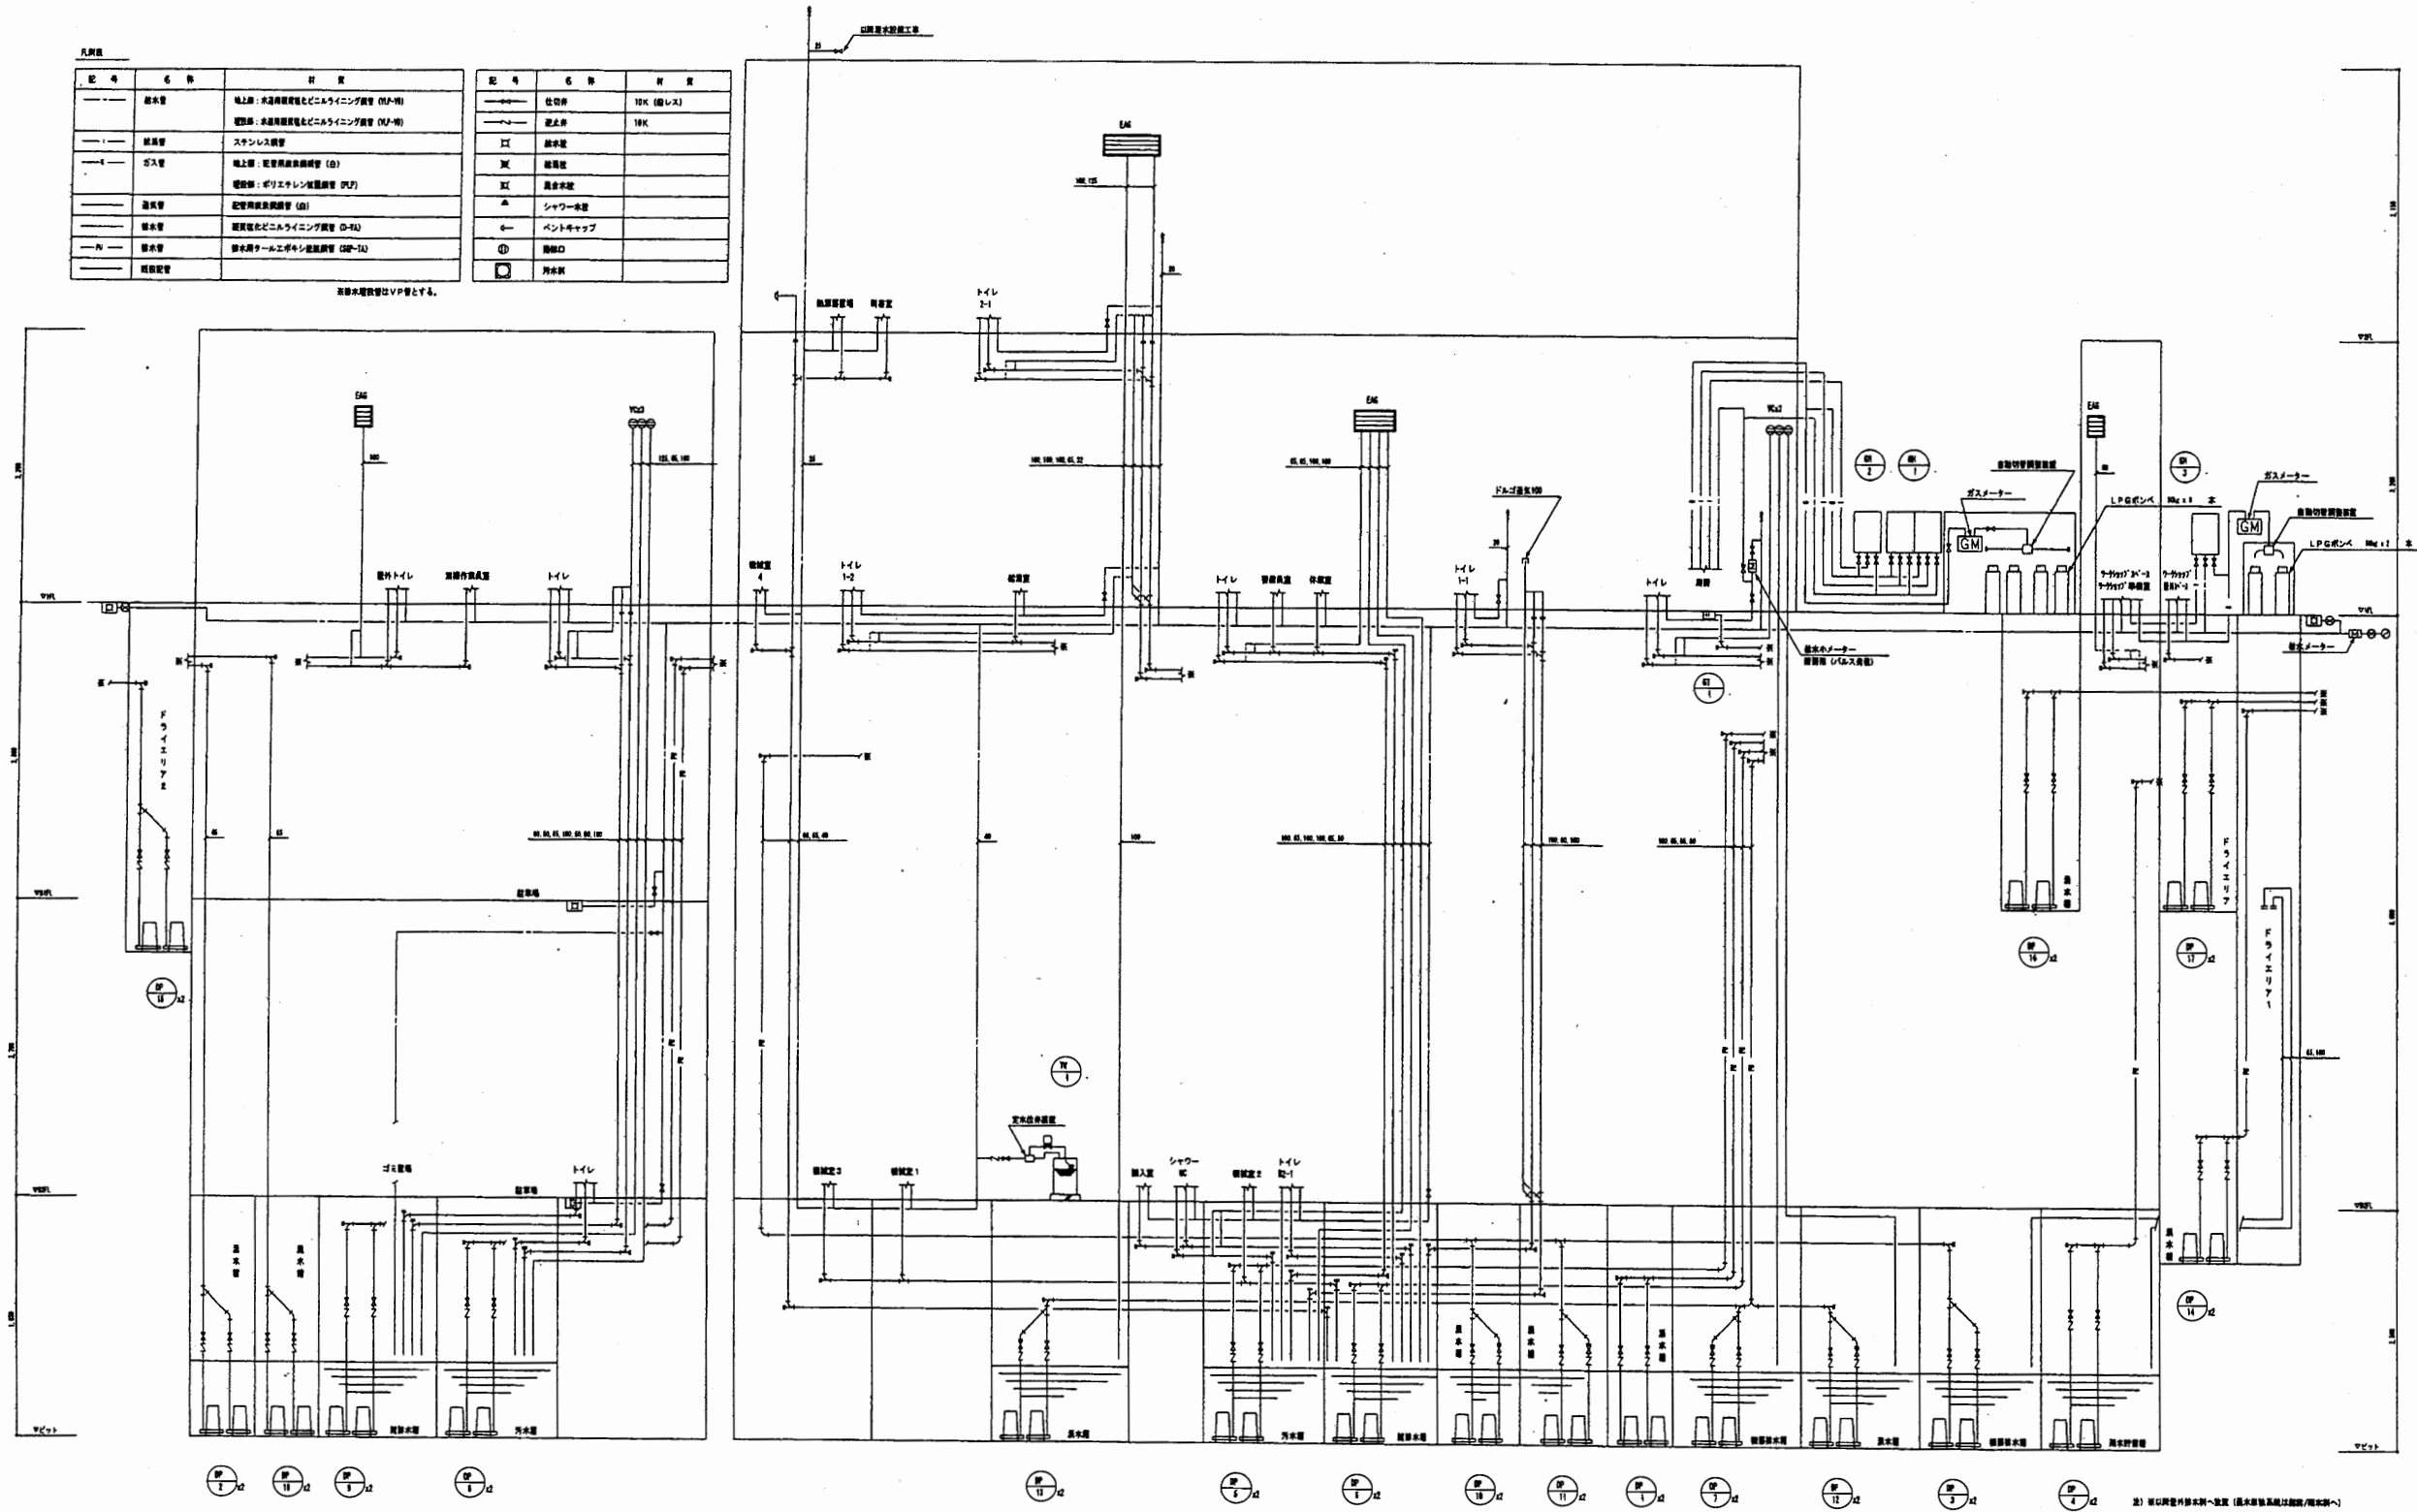

※) 市立中央図書館ほか7か所 建築基準法第12条点検業務委託


横須賀美術館

工事名	市立中央図書館ほか7か所 建築基準法第12条点検業務委託		設計者資格 氏名	級建築士登録第	号	課長	主査等	担当者	横須賀市 財務部 FM推進課
図面名称	給排水衛生設備 系統図	図番	縮尺	作図	平成 年 月 日				

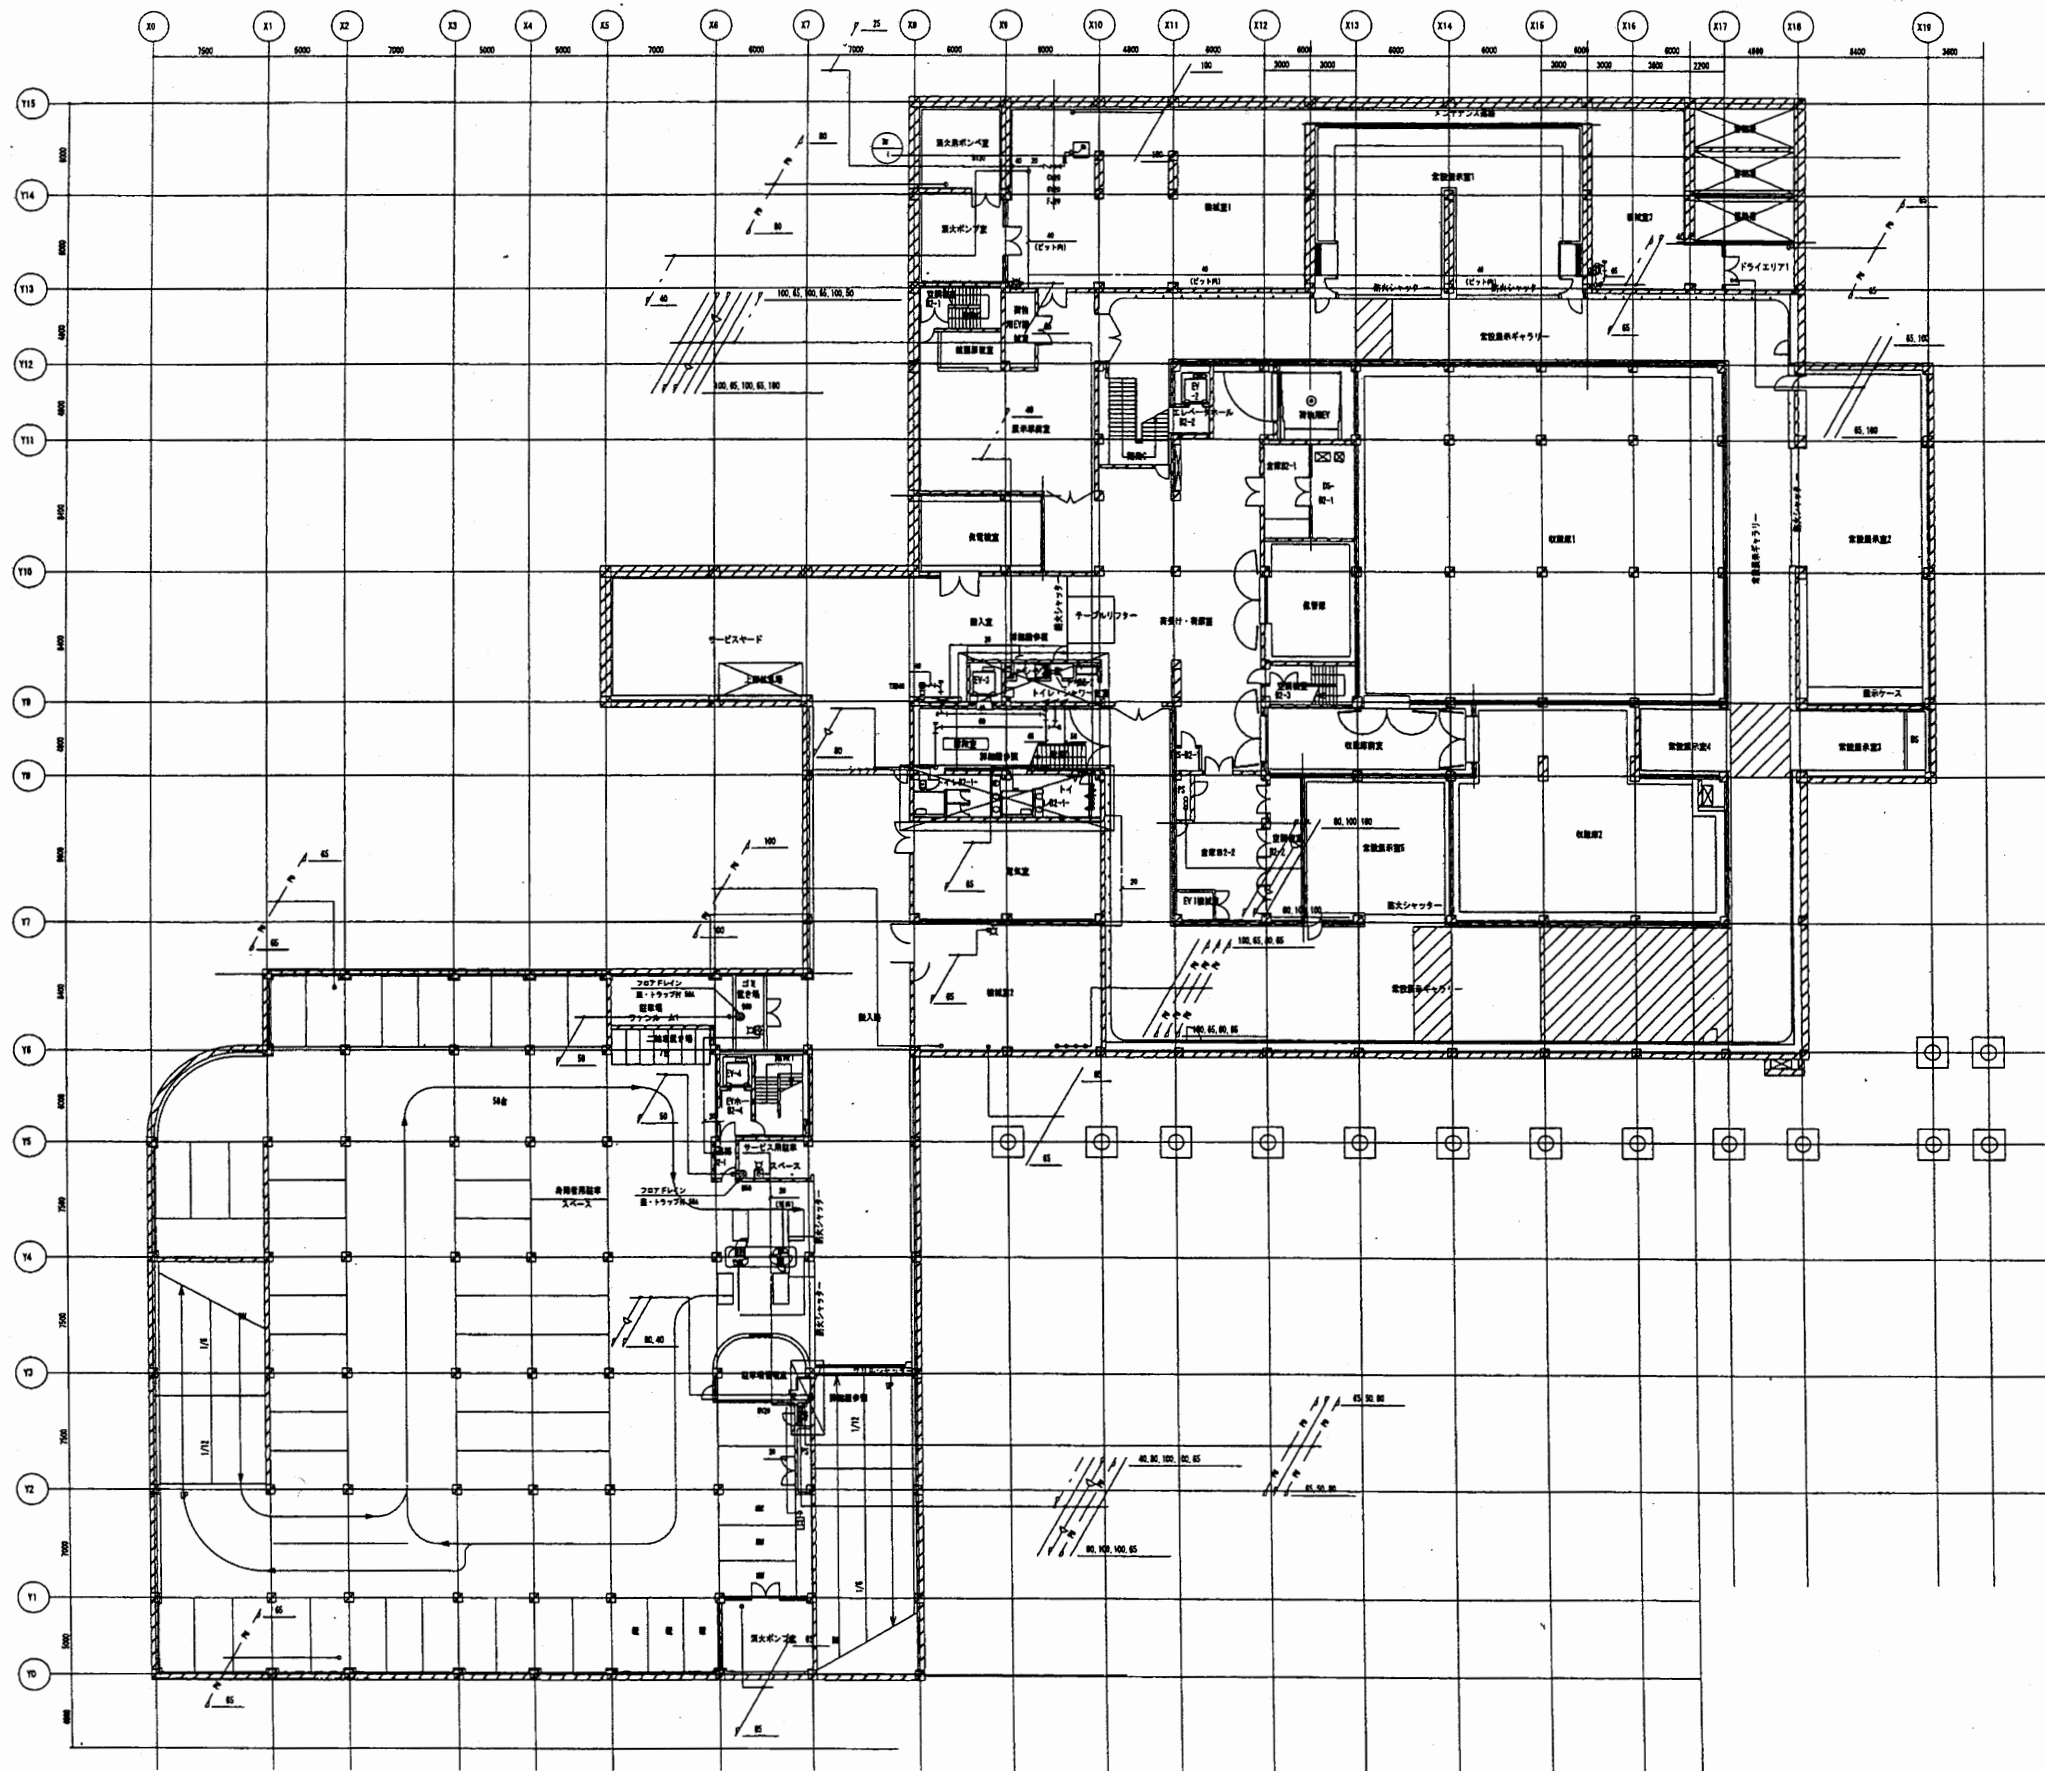


横須賀美術館

工事名	市立中央図書館ほか7か所 建築基準法第12条点検業務委託			設計者資格 氏名	級建築士登録第 号		課長	主査等	担当者	横須賀市 財務部 FM推進課
図面名称	給排水衛生設備 地下2階平面図	図番	縮尺	作図	平成	年 月 日				

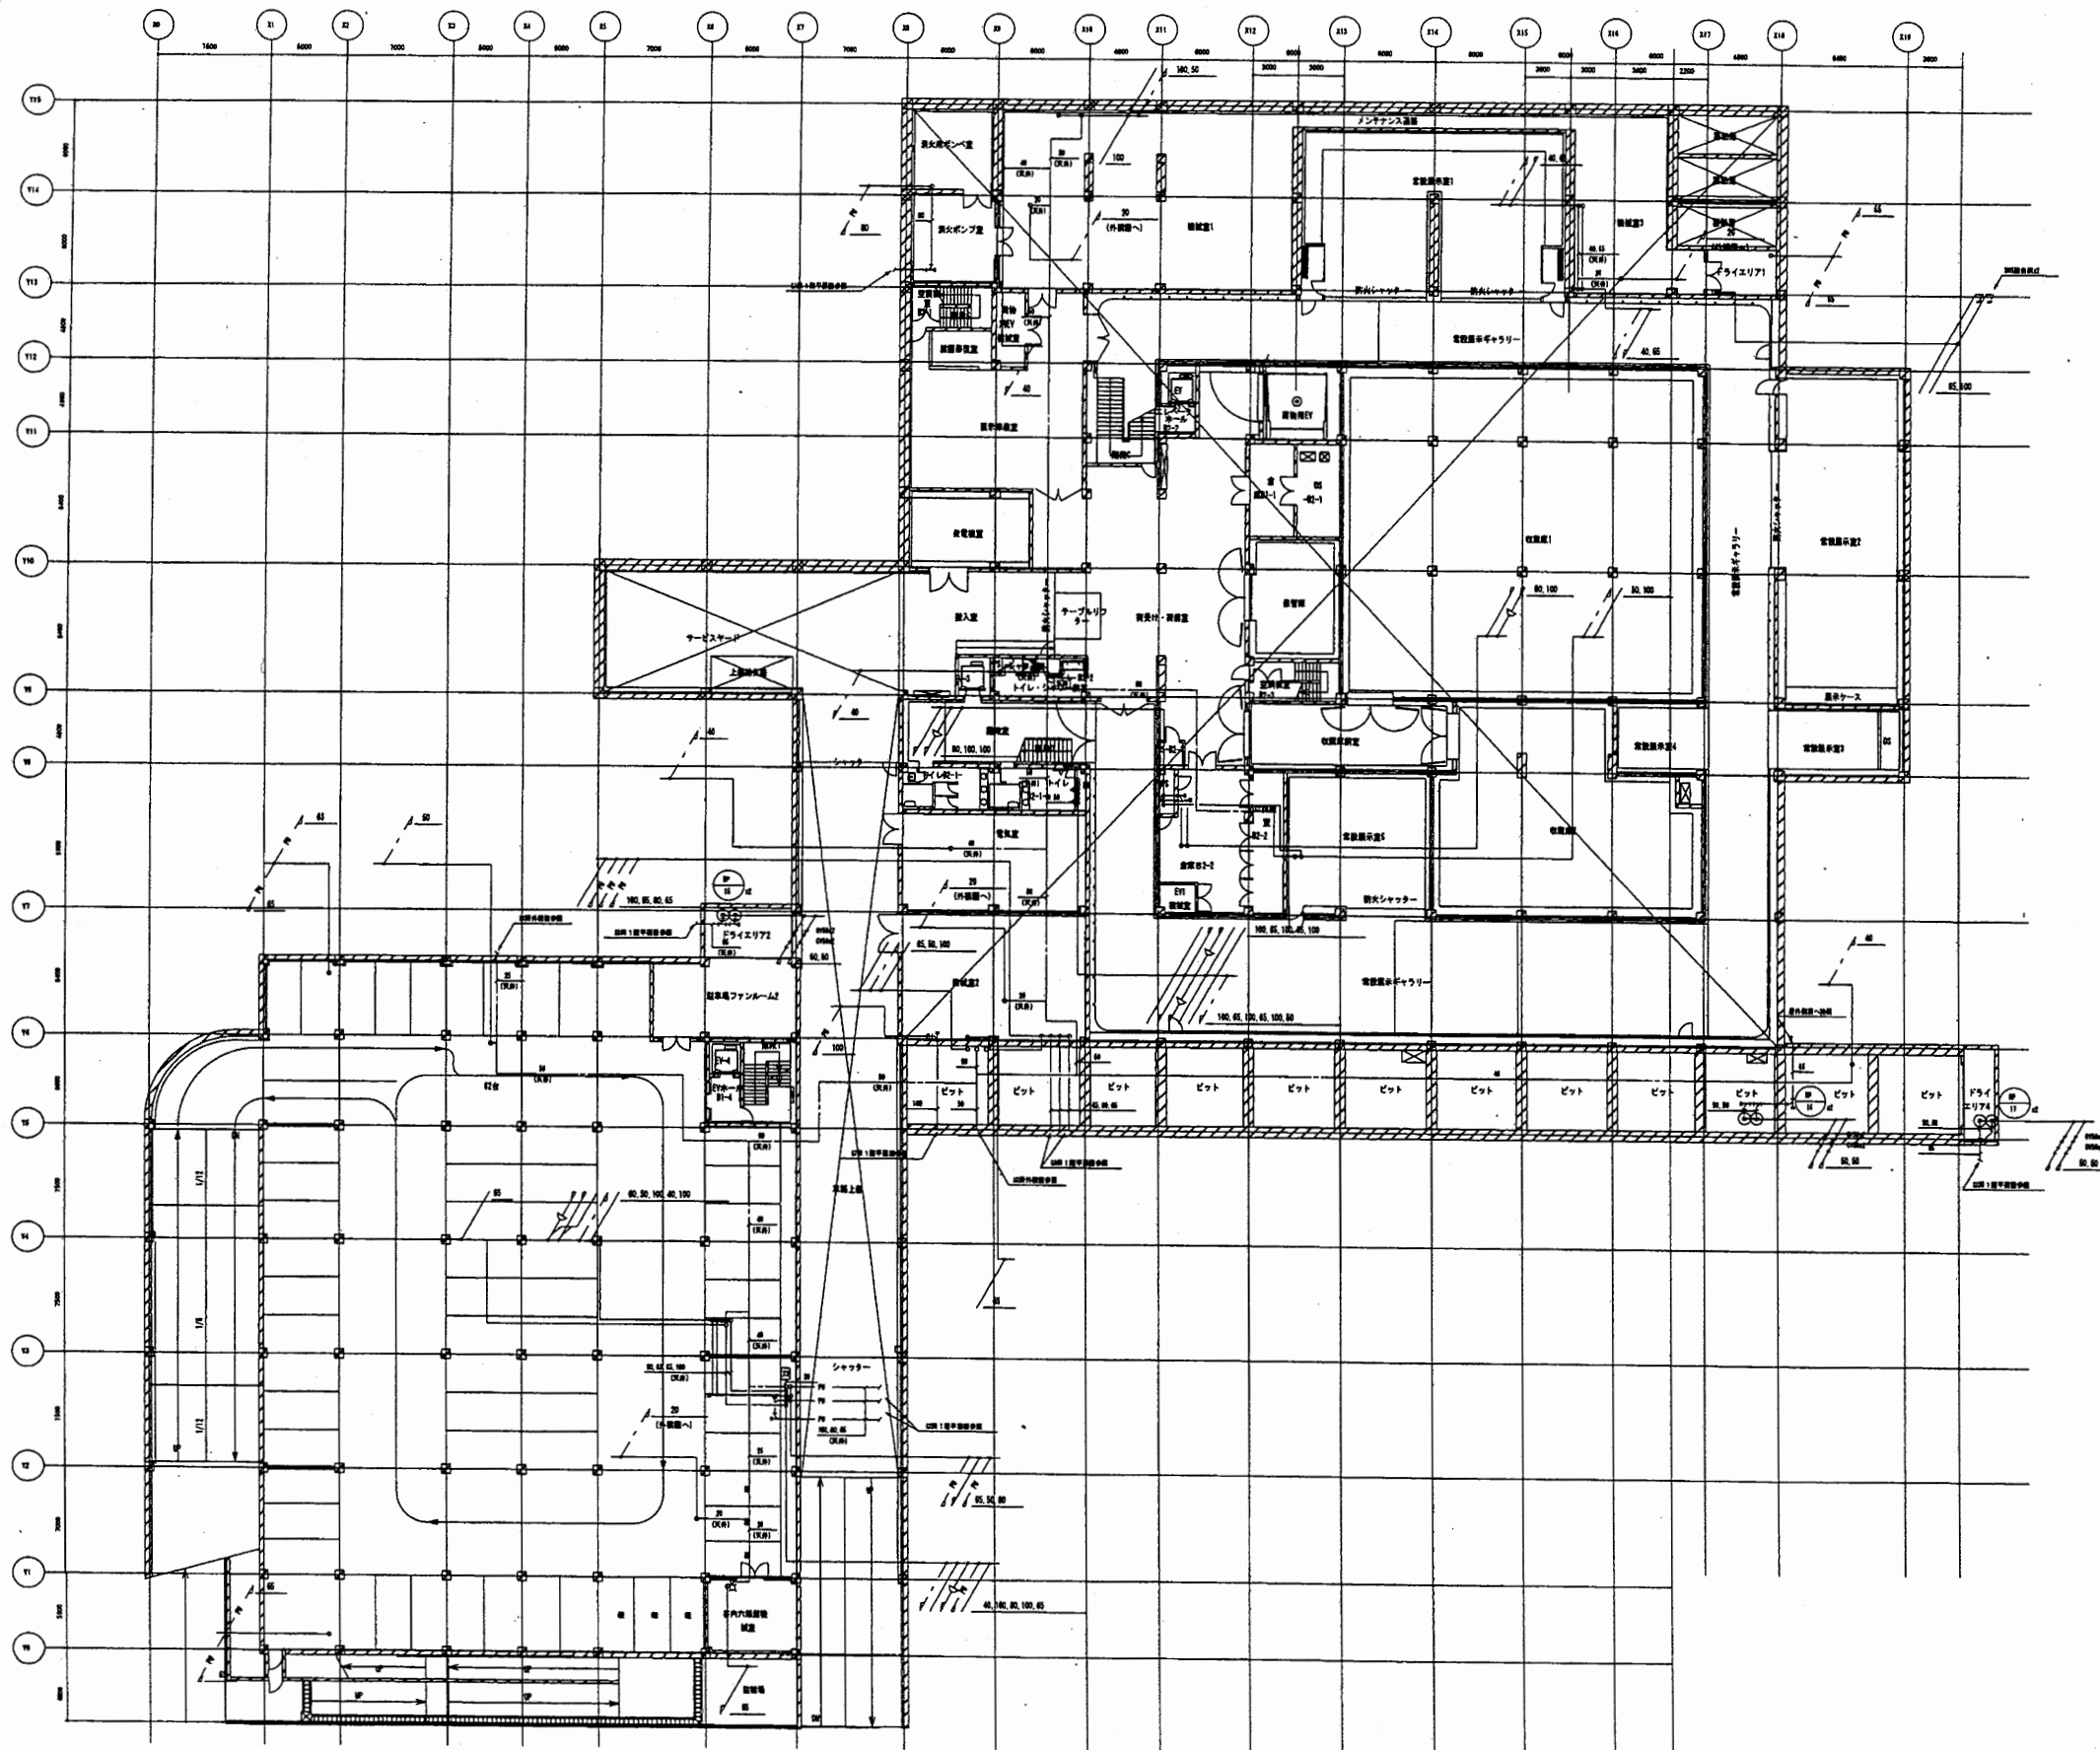


横須賀美術館

工事名	市立中央図書館ほか7か所 建築基準法第12条点検業務委託			設計者資格 氏名	級建築士登録第 _____ 号		課長	主査等	担当者	横須賀市 財務部 FM推進課
図面名称	図番	縮尺	作図	平成	年	月	日			

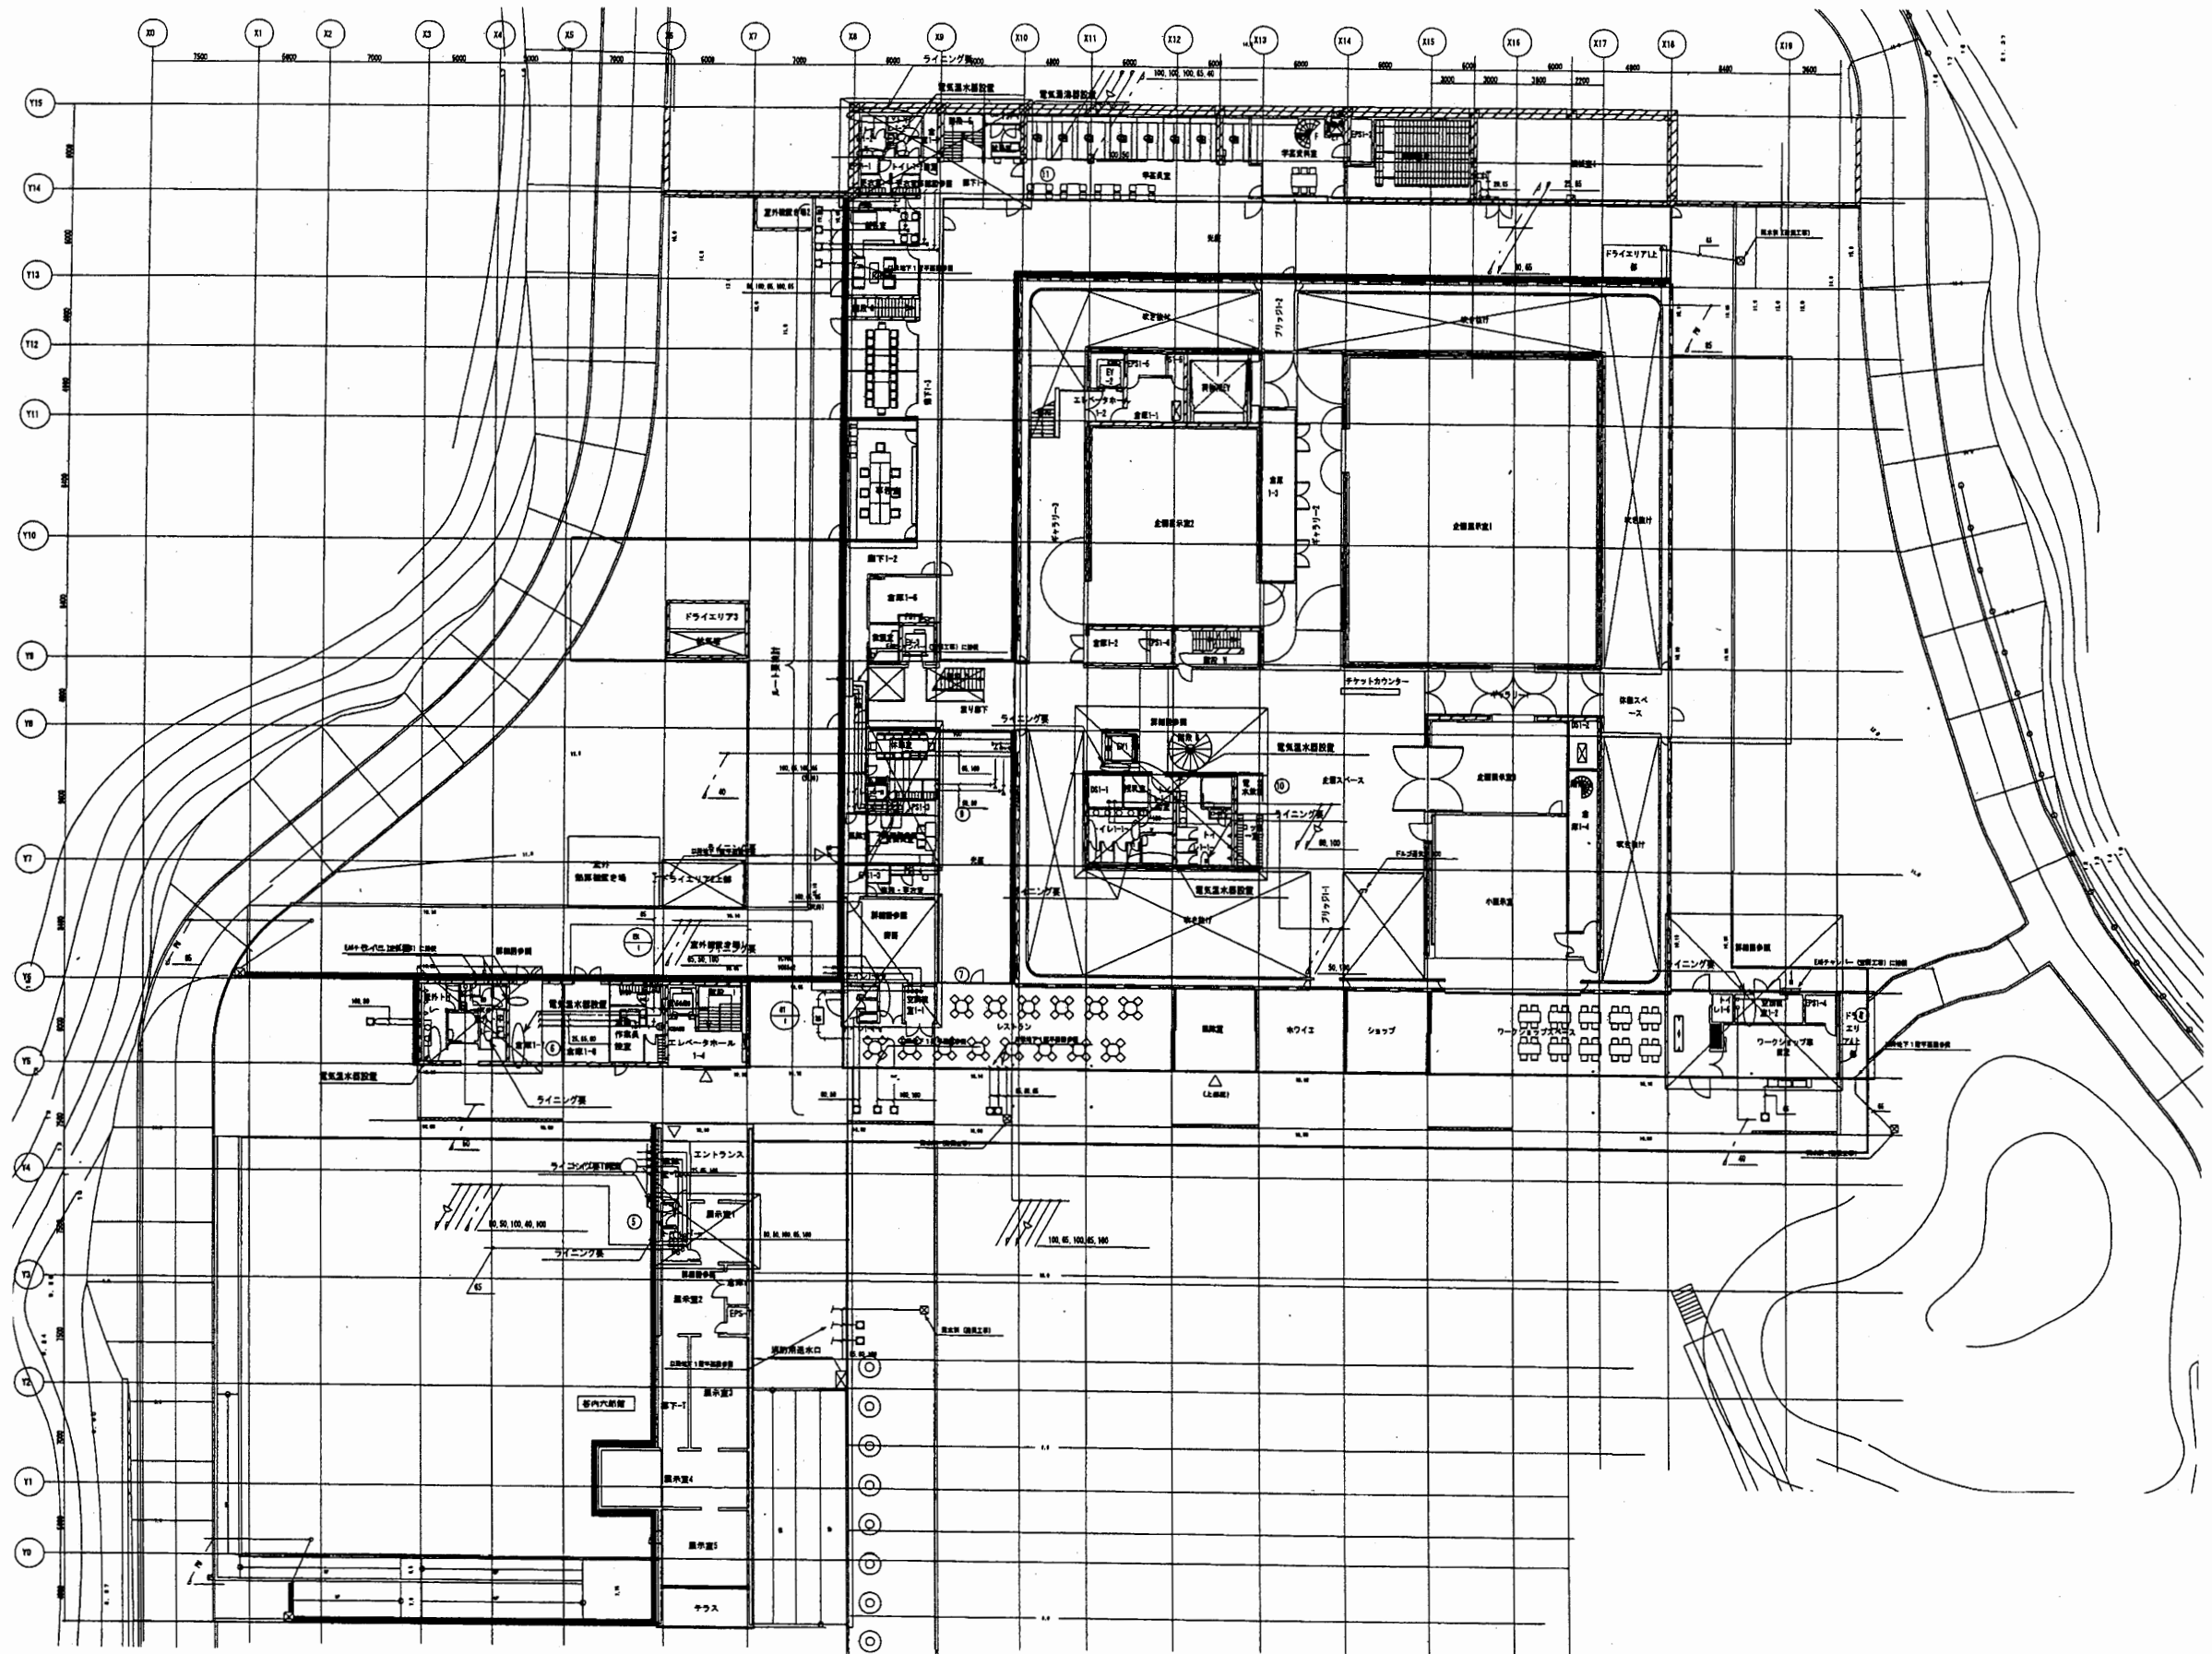





横須賀美術館

工事名	市立中央図書館ほか7か所 建築基準法第12条点検業務委託			設計者資格 氏名	級建築士登録第 号		課長	主査等	担当者	横須賀市 財務部 FM推進課
図面名称	給排水衛生設備 1階平面図	図番	縮尺	作図	平成	年	月	日		

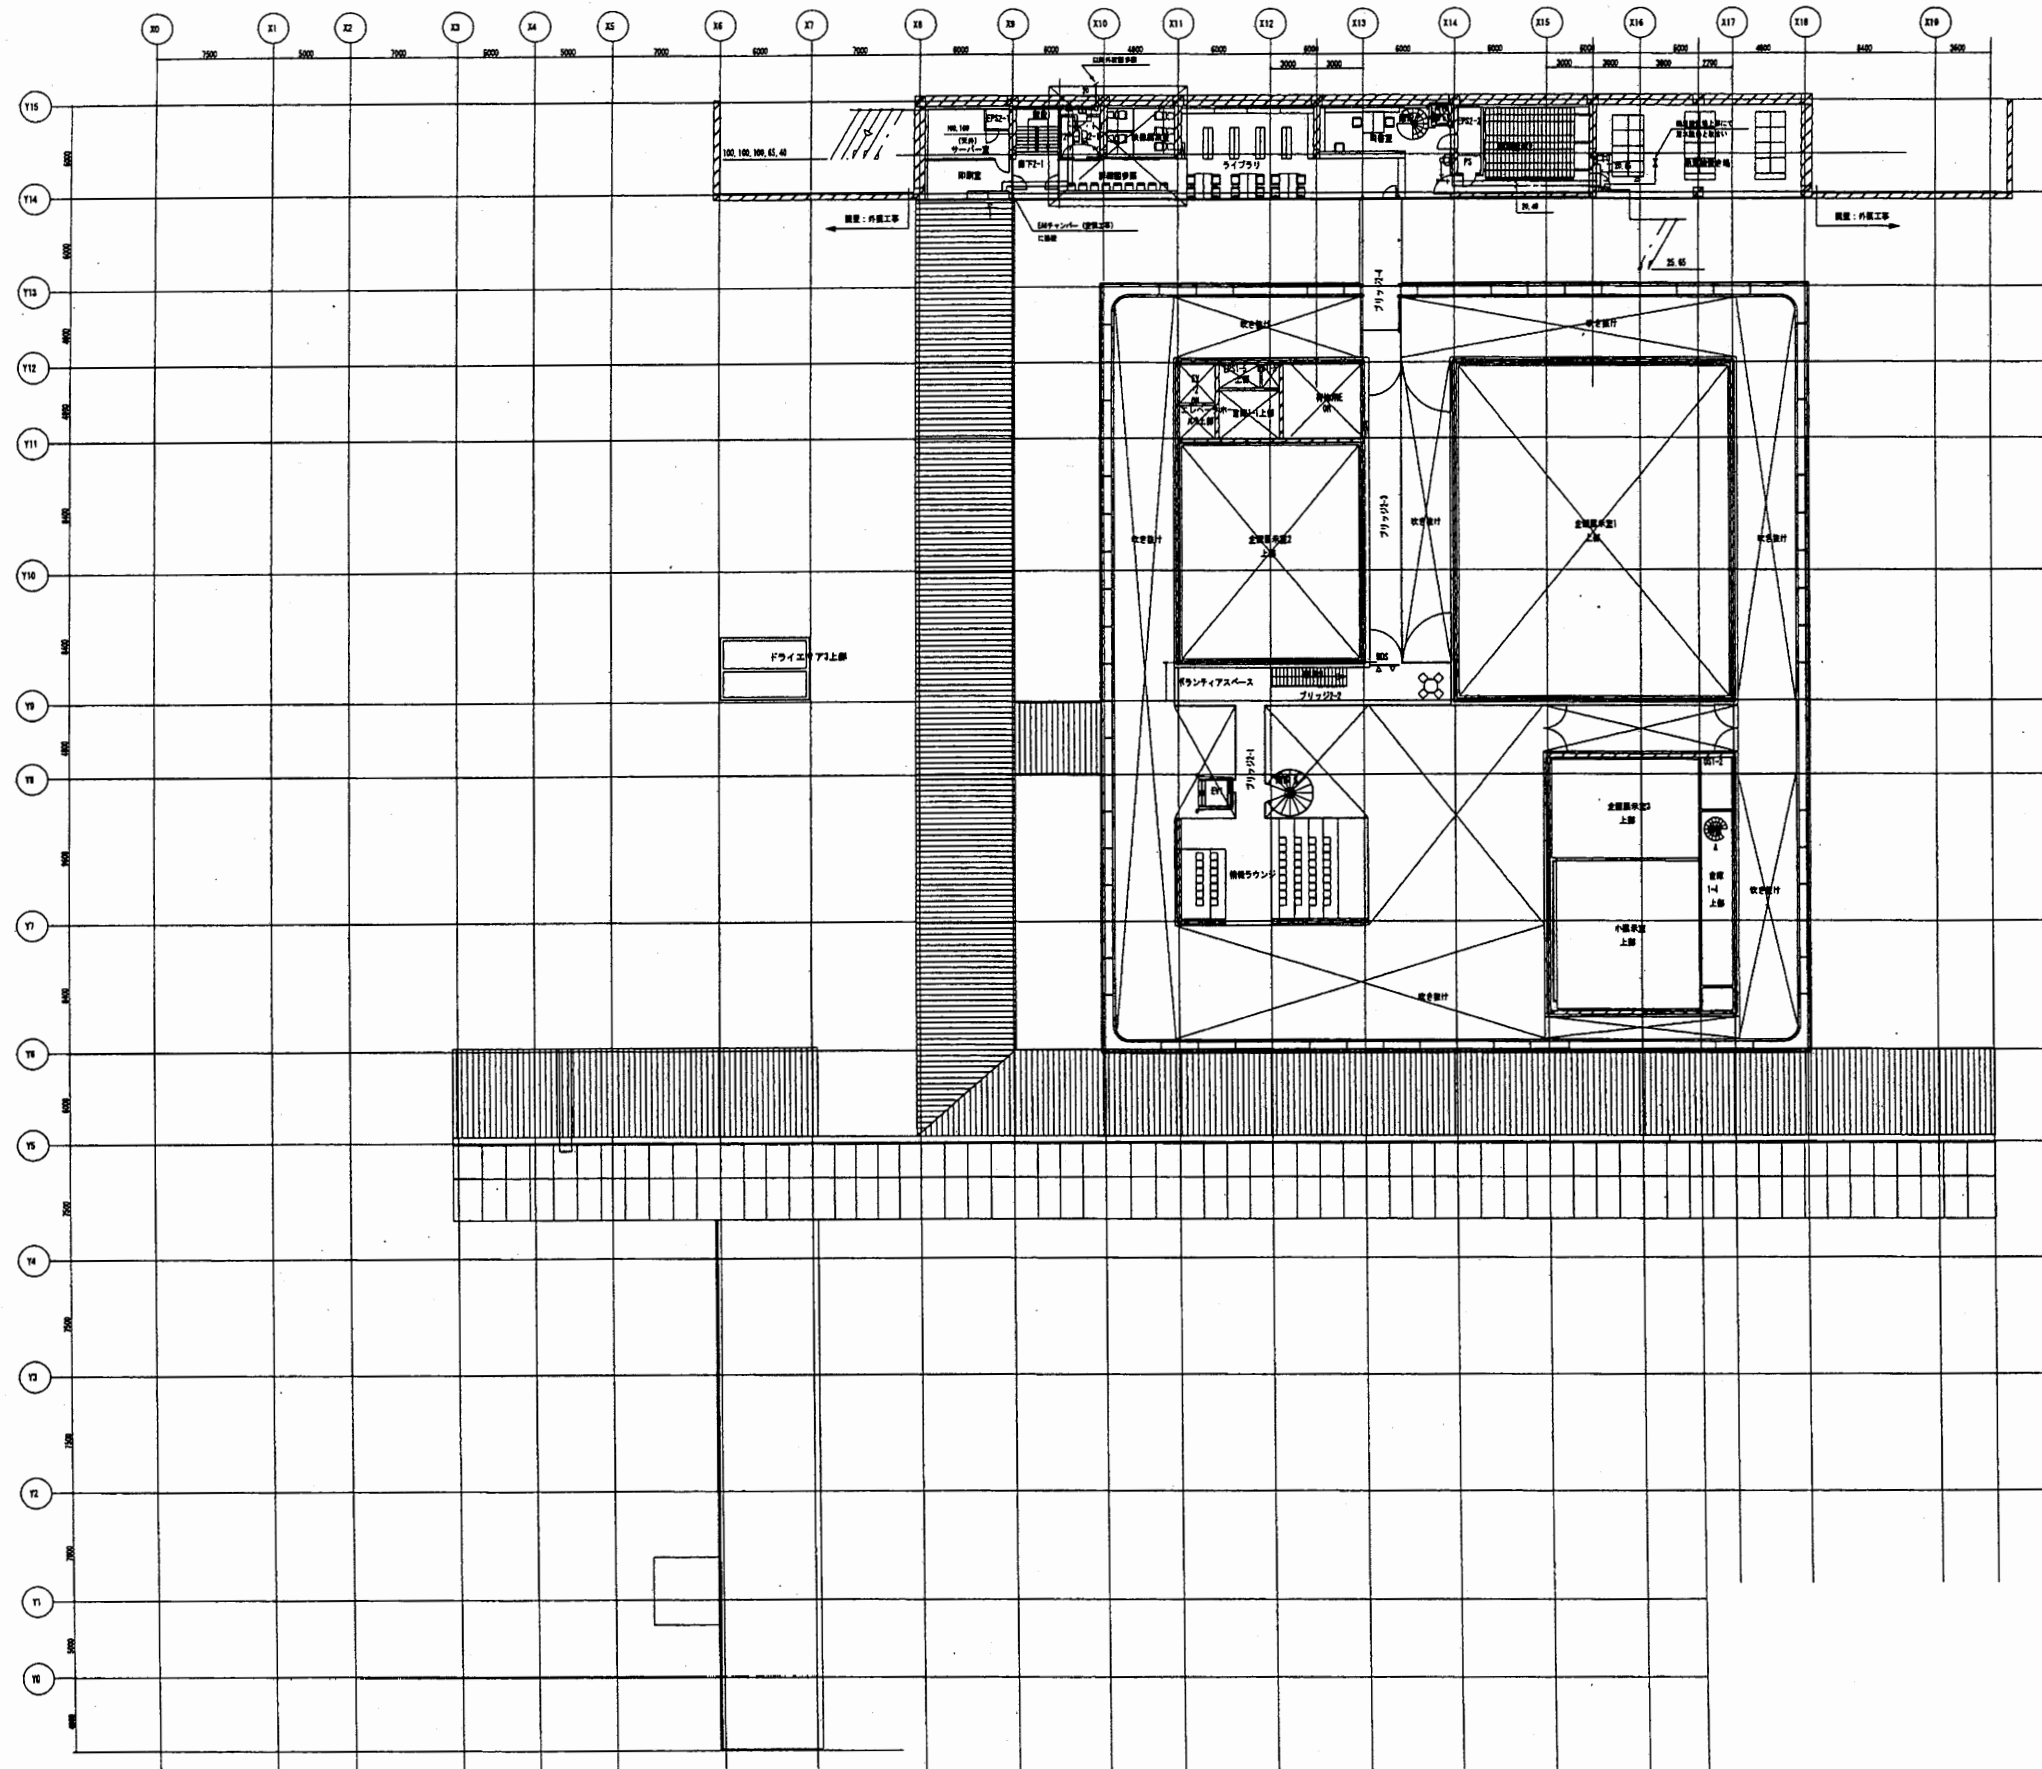


横須賀美術館

工事名	市立中央図書館ほか7か所 建築基準法第12条点検業務委託		設計者資格 氏名	級建築士登録第 _____ 号		課長	主査等	担当者	横須賀市 財務部 FM推進課
図面名称	給排水衛生設備 2階平面図	図番	縮尺	作図	平成 年 月 日				

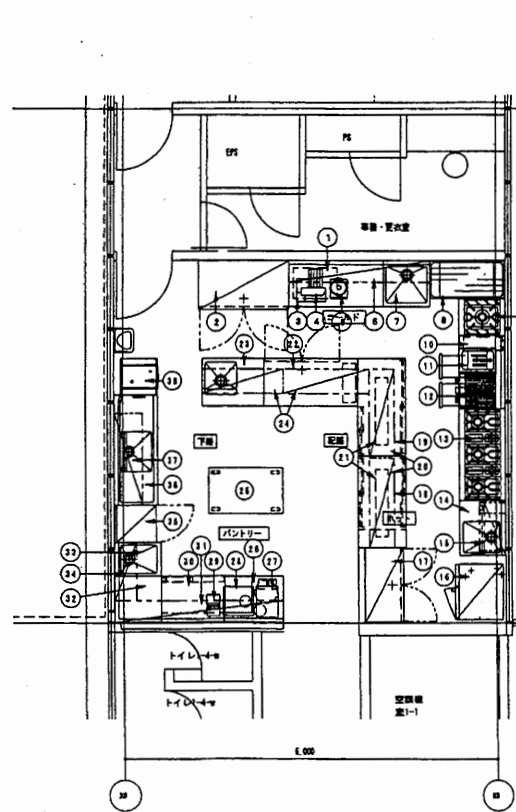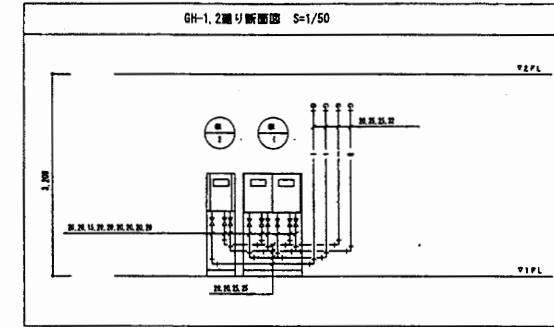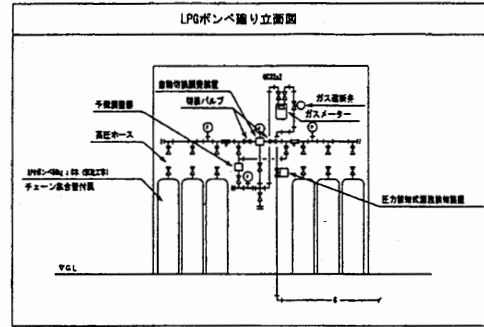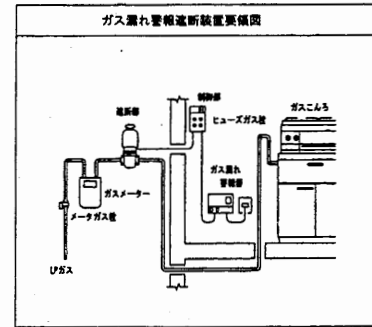


No	品名	型式	幅	奥行	高さ	設置位置	ガス()	電圧(kW)	備	注
1	ガスコンロ	DE112	700	600	652		LPガス	6.51		
2	洗面台	SRF-F181CSA	1400	600	2000	洗面40		6.64		洗面台
3	テーブル		1500	750	850					
4	ハイスライサー	HMP	450	540	600			6.18		
5	カトラリーケース	R-DPLUM	280	340	480				1.8	カトラリー
6	冷蔵庫		2100	300	710					
7	1層シンク		750	750	850	1.5 1.5 40				
8	ラック		1212	613	1882					
9	ローレンジ	QTM-8871-88	600	780	480	1.5	2.5 1.5 9			
10	レンジフード	SUM-WF121-2A	1200	750	680	洗面40		6.281		
11	フライヤー	TEF-113-8	390	600	300				6.0	
12	グリドル	TEC-600 (EPI)	600	600	300				6.0	
13	ガステーブル	QTN-1570B	1500	750	850	1.5 1.5 40	2.5 4.8 9			
14	シンク		600	750	850	1.5 1.5 40				
15	ガスコンロ	COE-3888T02	884	425	400			4.2		
16	ガスコンロ	CP-C101	602	720	1002	2.0 4.0		18.8		ガスコンロ
17	洗面台	SRF-F181CSA	1210	600	2000	洗面40		6.64		洗面台
18	シンク		1600	750	850				3.0	
19	テーブル		1000	750	850					
20	シンク		1450	400	400					
21	シンク	HLW-602H	1100	300	80			1.0		
22	シンク	SUR-F15716A	1800	750	850	洗面40		6.217		洗面台
23	シンク		1000	750	850	1.5 1.5 40				
24	シンク		1340	400	400					
25	シンク		1200	750	850					
26	シンク		980	750	850					
27	シンク									
28	シンク	MSO-C100	600	640	770	1.5	洗面40	6.12		
29	シンク	FM-3	280	340	215			6.12		
30	シンク	SM-888V	1004	410	850	1.5	洗面40	6.81		
31	シンク		1350	350	400					
32	シンク		750	750	850					
33	シンク		650	750	850	1.5 1.5 40				
34	シンク		850	350	400					
35	シンク	SRM-281M	600	675	1800			6.273		
36	シンク		1800	700	850	1.5 1.5 40				
37	シンク		1600	480	1570					
38	シンク	DP-801U2 (L/R)	800	800	1277	1.5 40		4.42		
39	シンク		1200	800	1800					
40	シンク		884	887	1780			1.0		

注：上記のシンクは洗面台のシンクと同一のシンクです

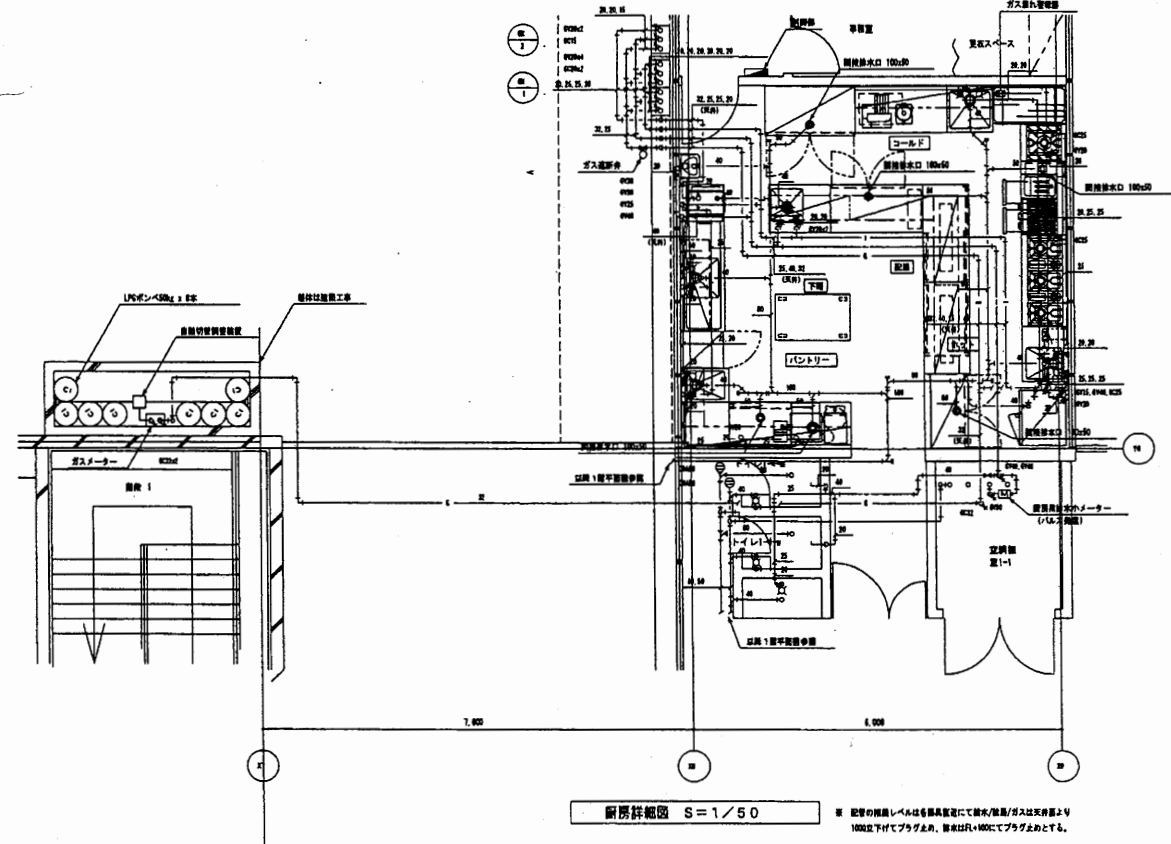


工事名	市立中央図書館ほか7か所 建築基準法第12条点検業務委託	設計者資格 氏名	級建築士登録第 号	課長	主査等	担当者	横須賀市 財務部 FM推進課
図面名称	給排水衛生設備 厨房詳細図	図番	縮尺	作図	平成 年 月 日		

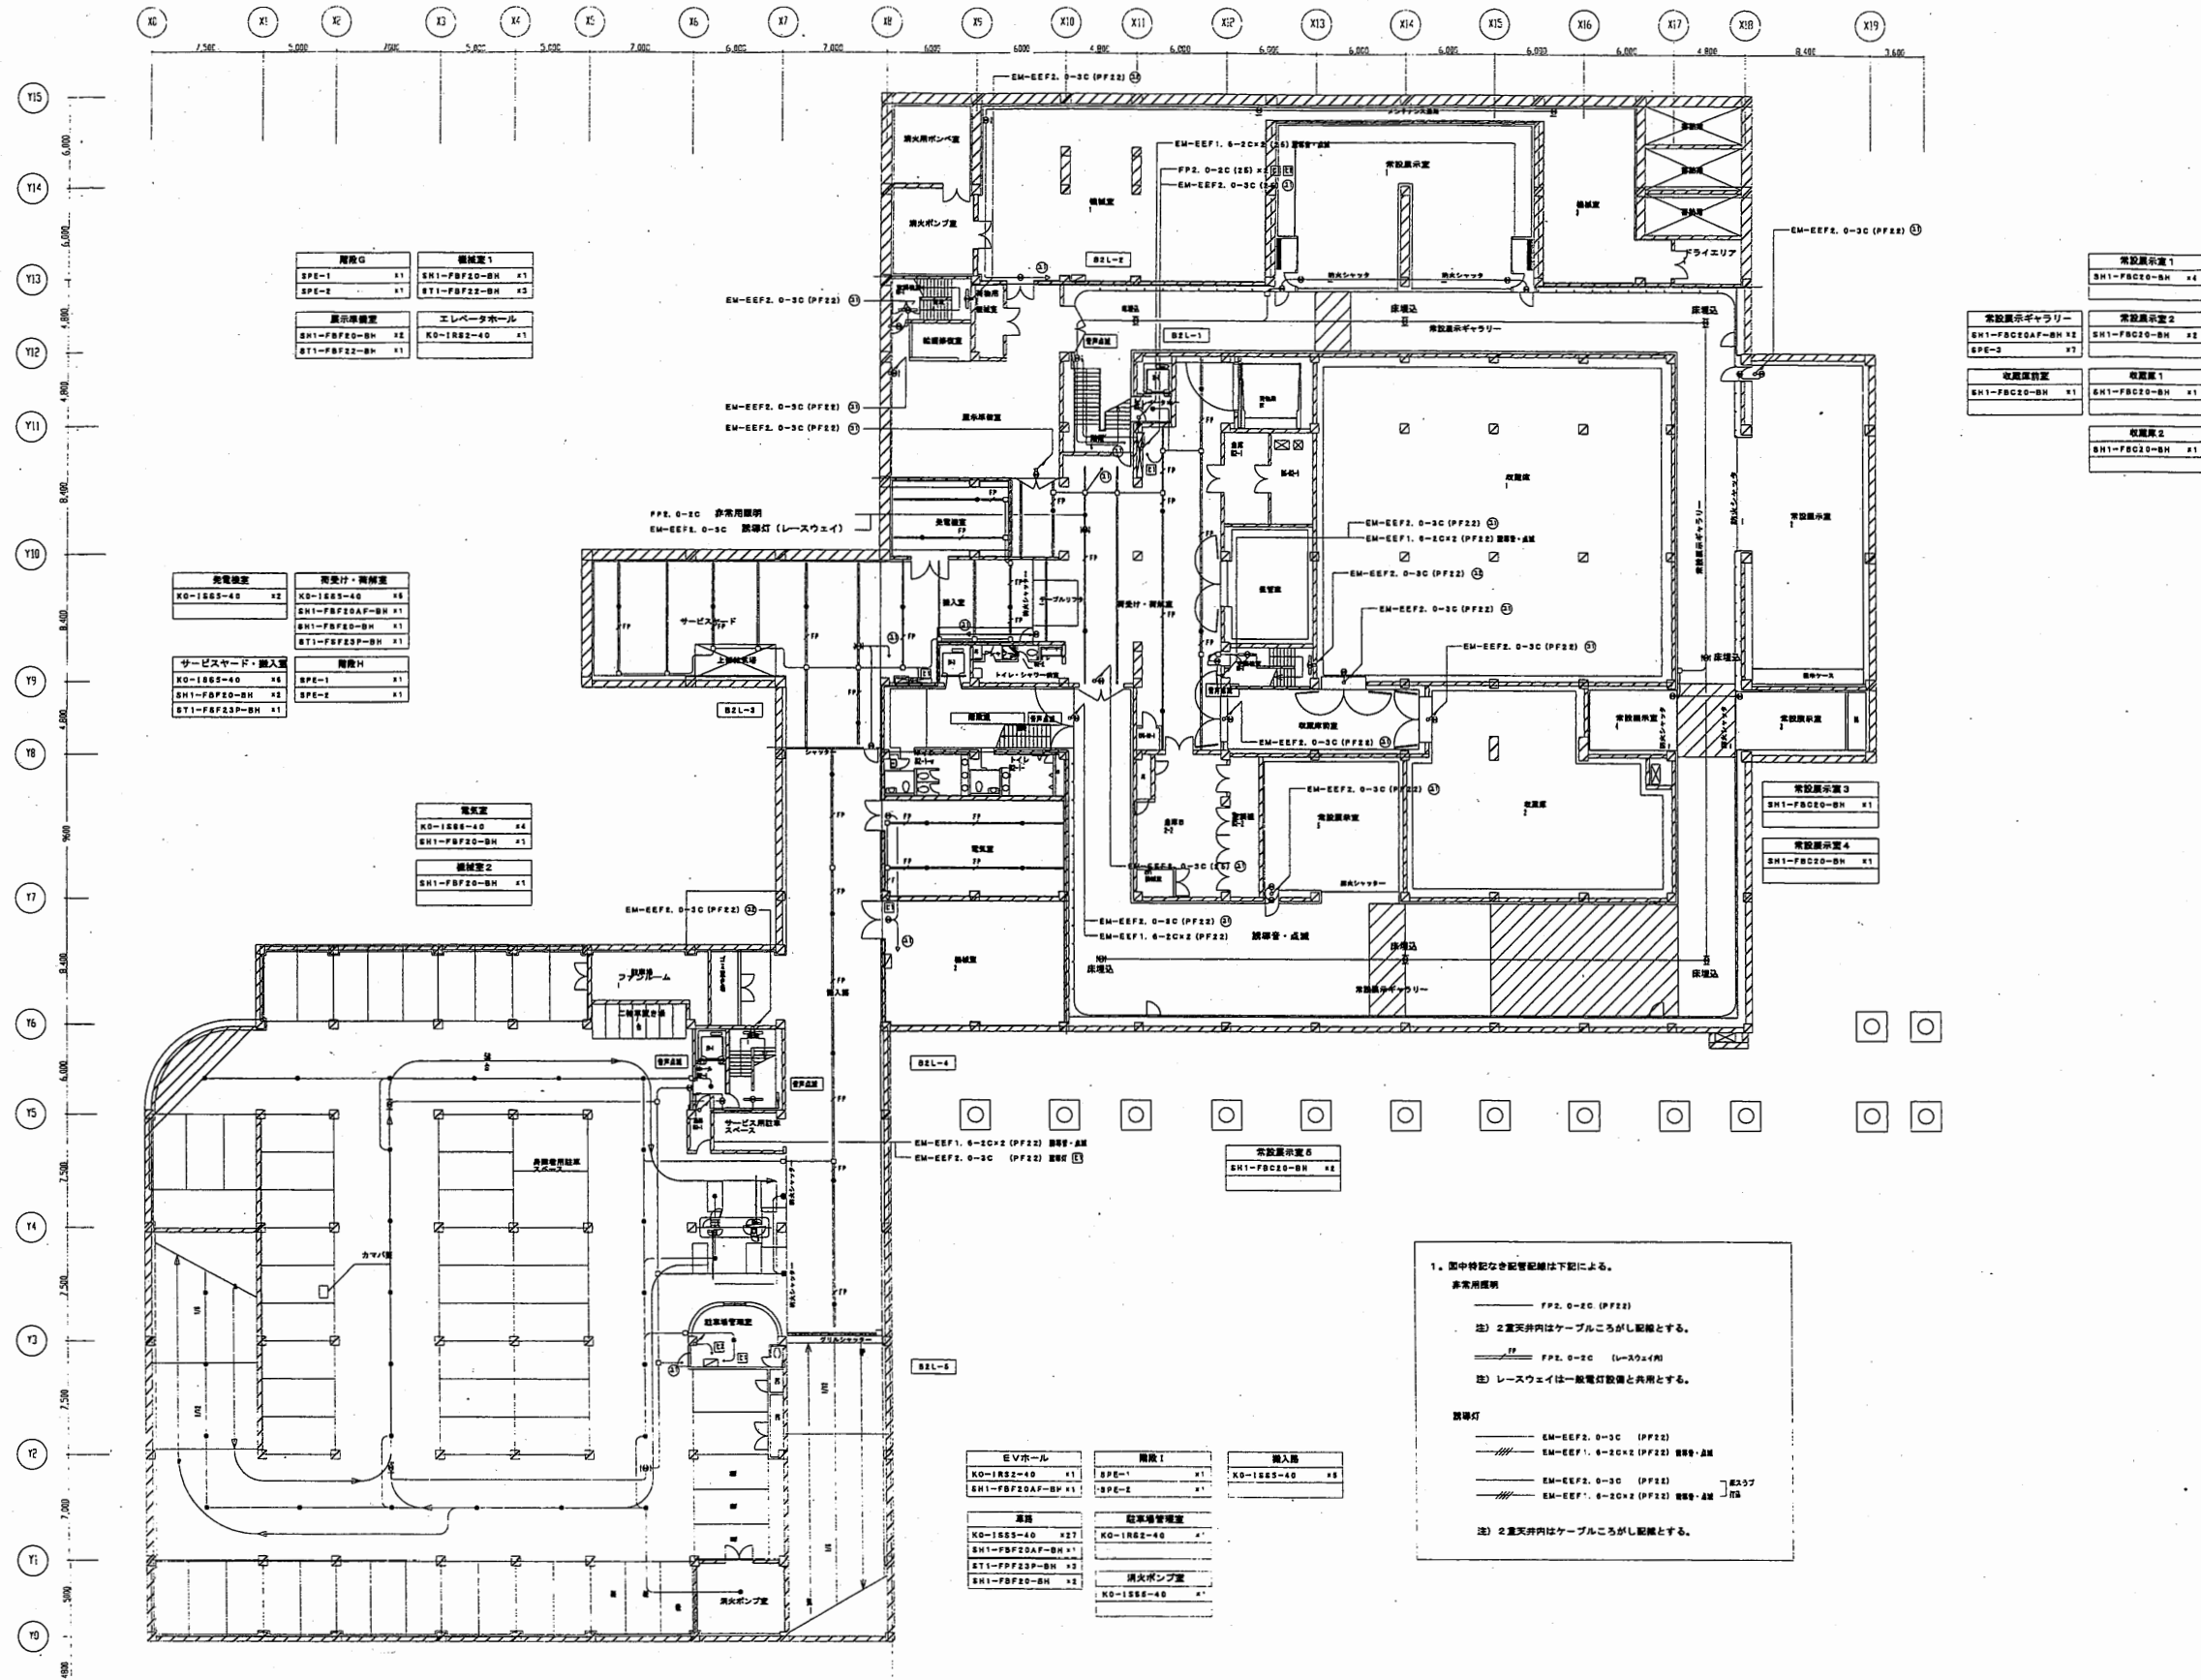


1. 図中特記なき配管配線は下記による。
 非常用照明
 注) 2重天井内はケーブルごしがし配線とする。
 注) レースウェイは一般電灯設備と共用とする。
 照度灯
 注) 2重天井内はケーブルごしがし配線とする。

工事名	市立中央図書館ほか7か所 建築基準法第12条点検業務委託			設計者資格 氏名	級建築士登録第 _____ 号			課長	主査等	担当者	横須賀市 財務部 FM推進課
図面名称	地下2階非常用照明	図番	縮尺	N.S.	作図	平成	年	月	日		

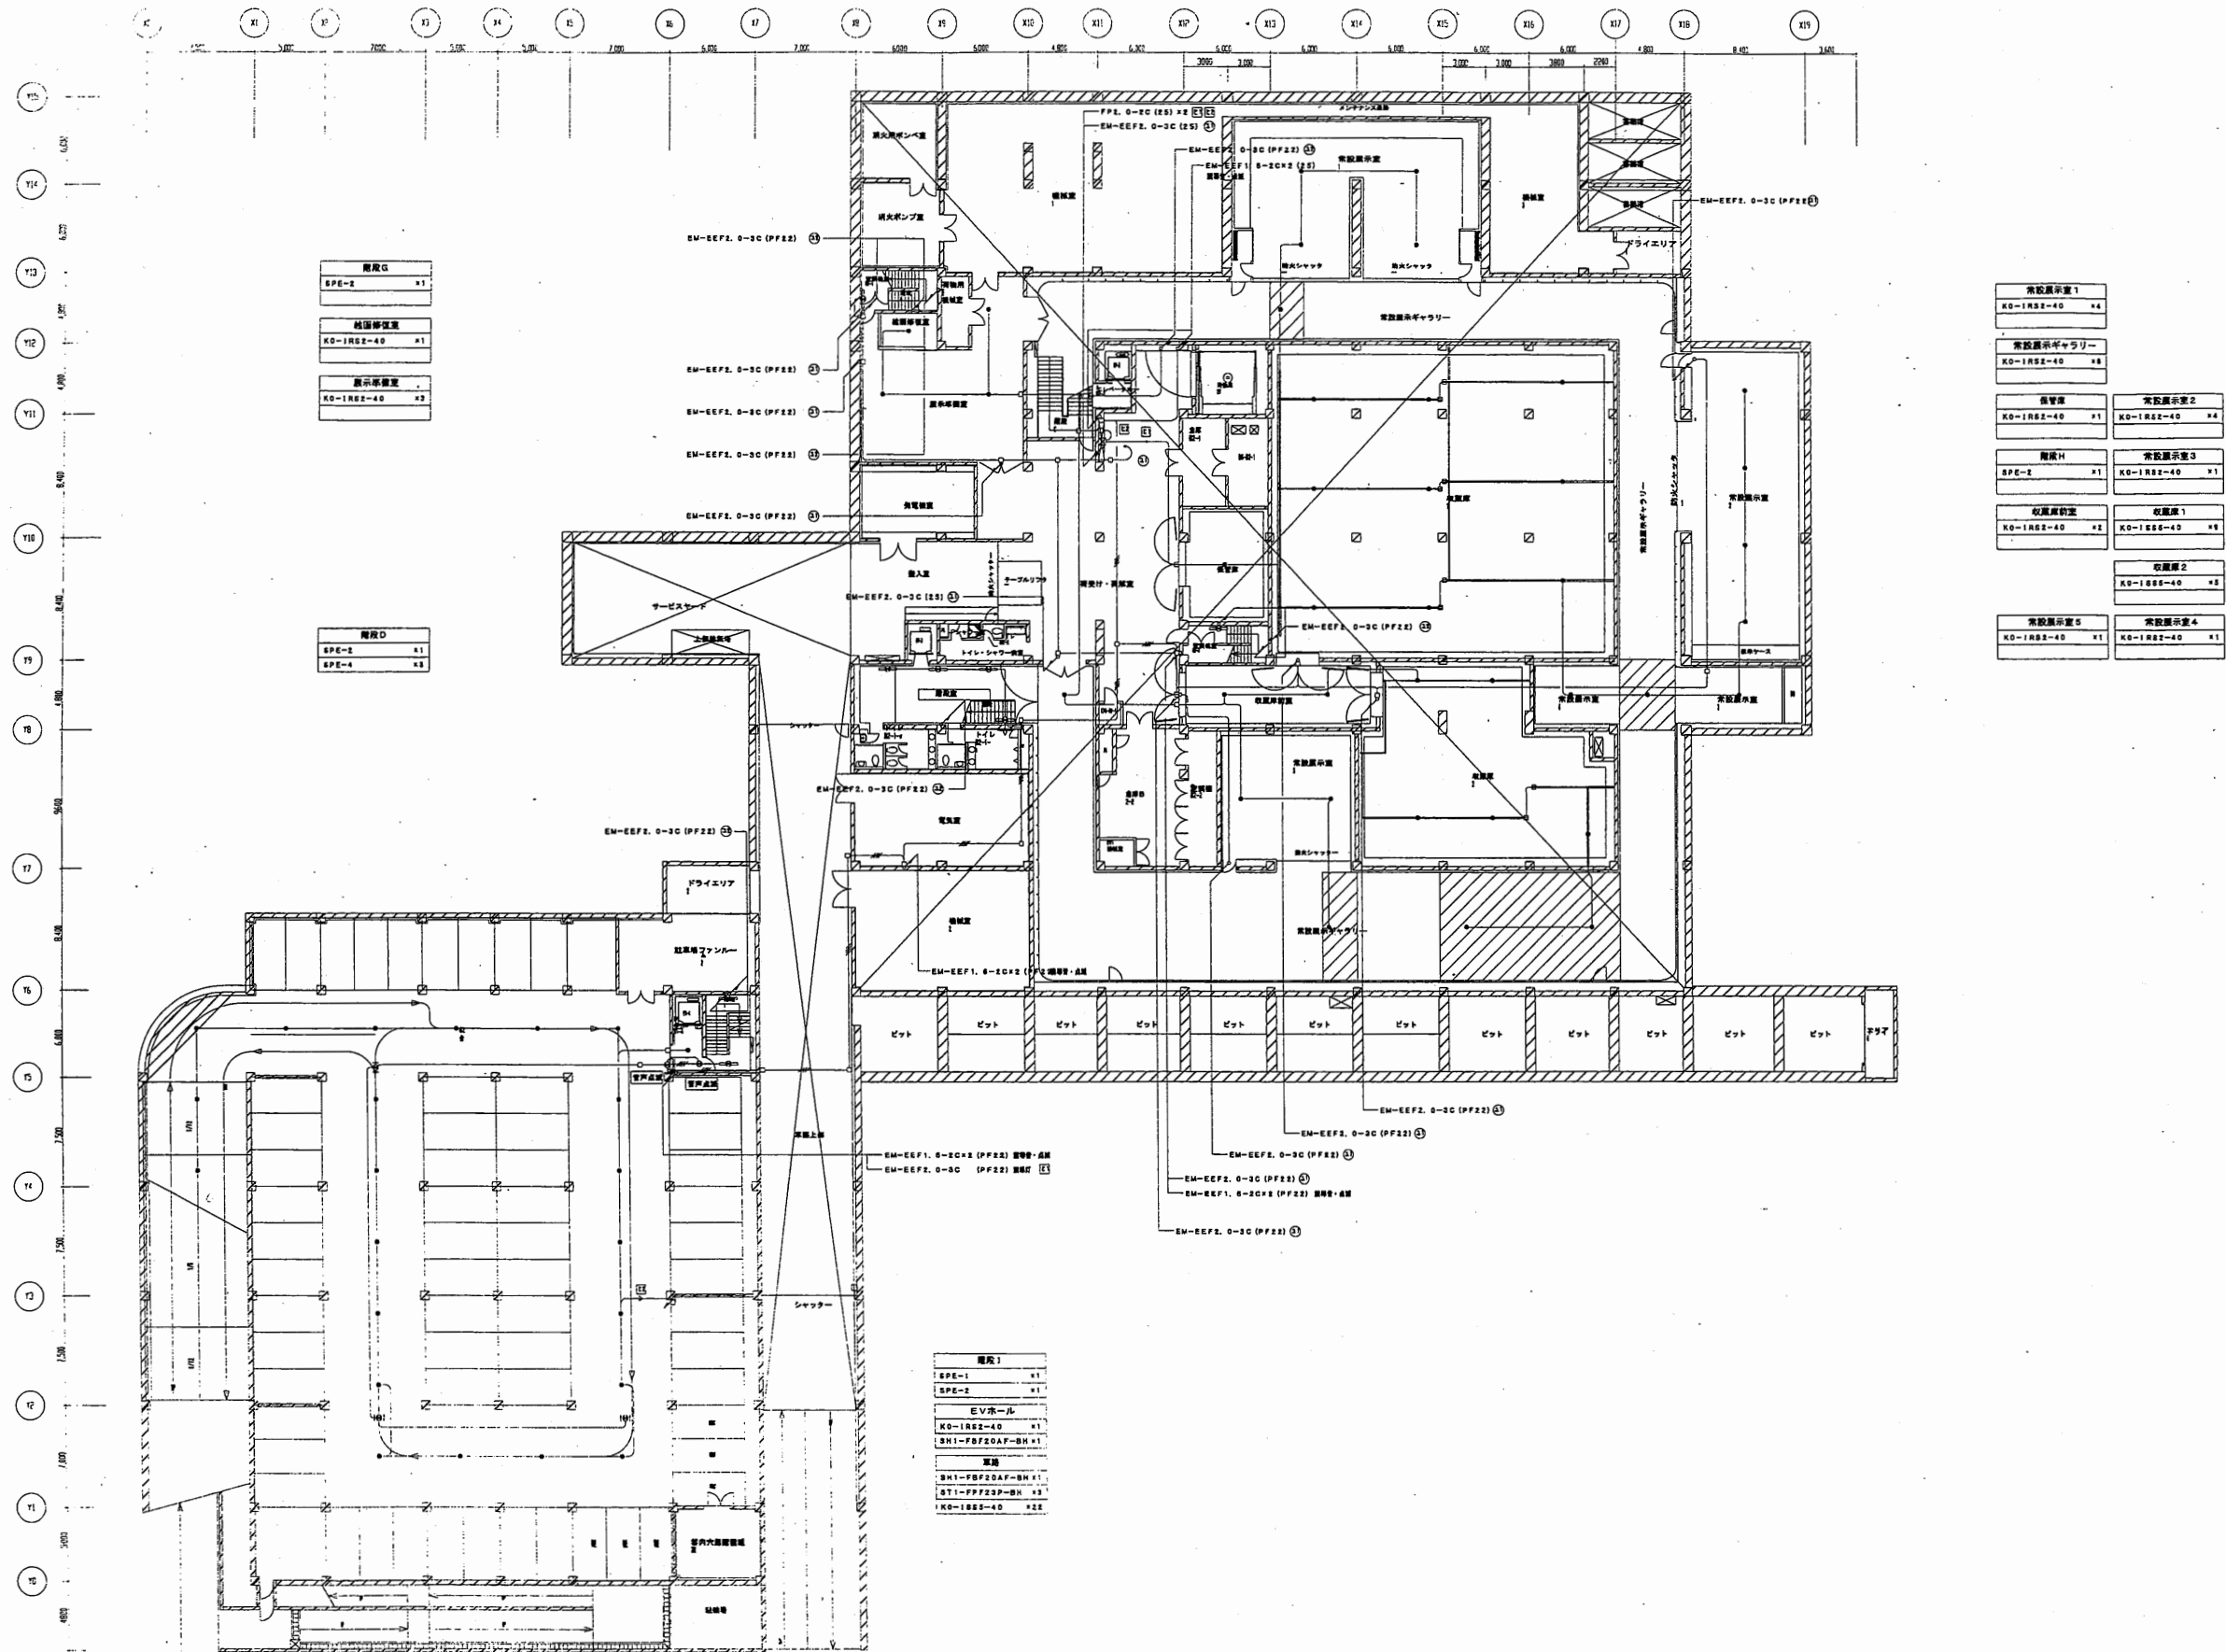


横須賀美術館

工事名	市立中央図書館ほか7か所 建築基準法第12条点検業務委託			設計者資格 氏名	級建築士登録第 _____ 号			課長	主査等	担当者	横須賀市 財務部 FM推進課
図面名称	地下1階非常用照明	図番	縮尺	作図	平成	年	月	日			

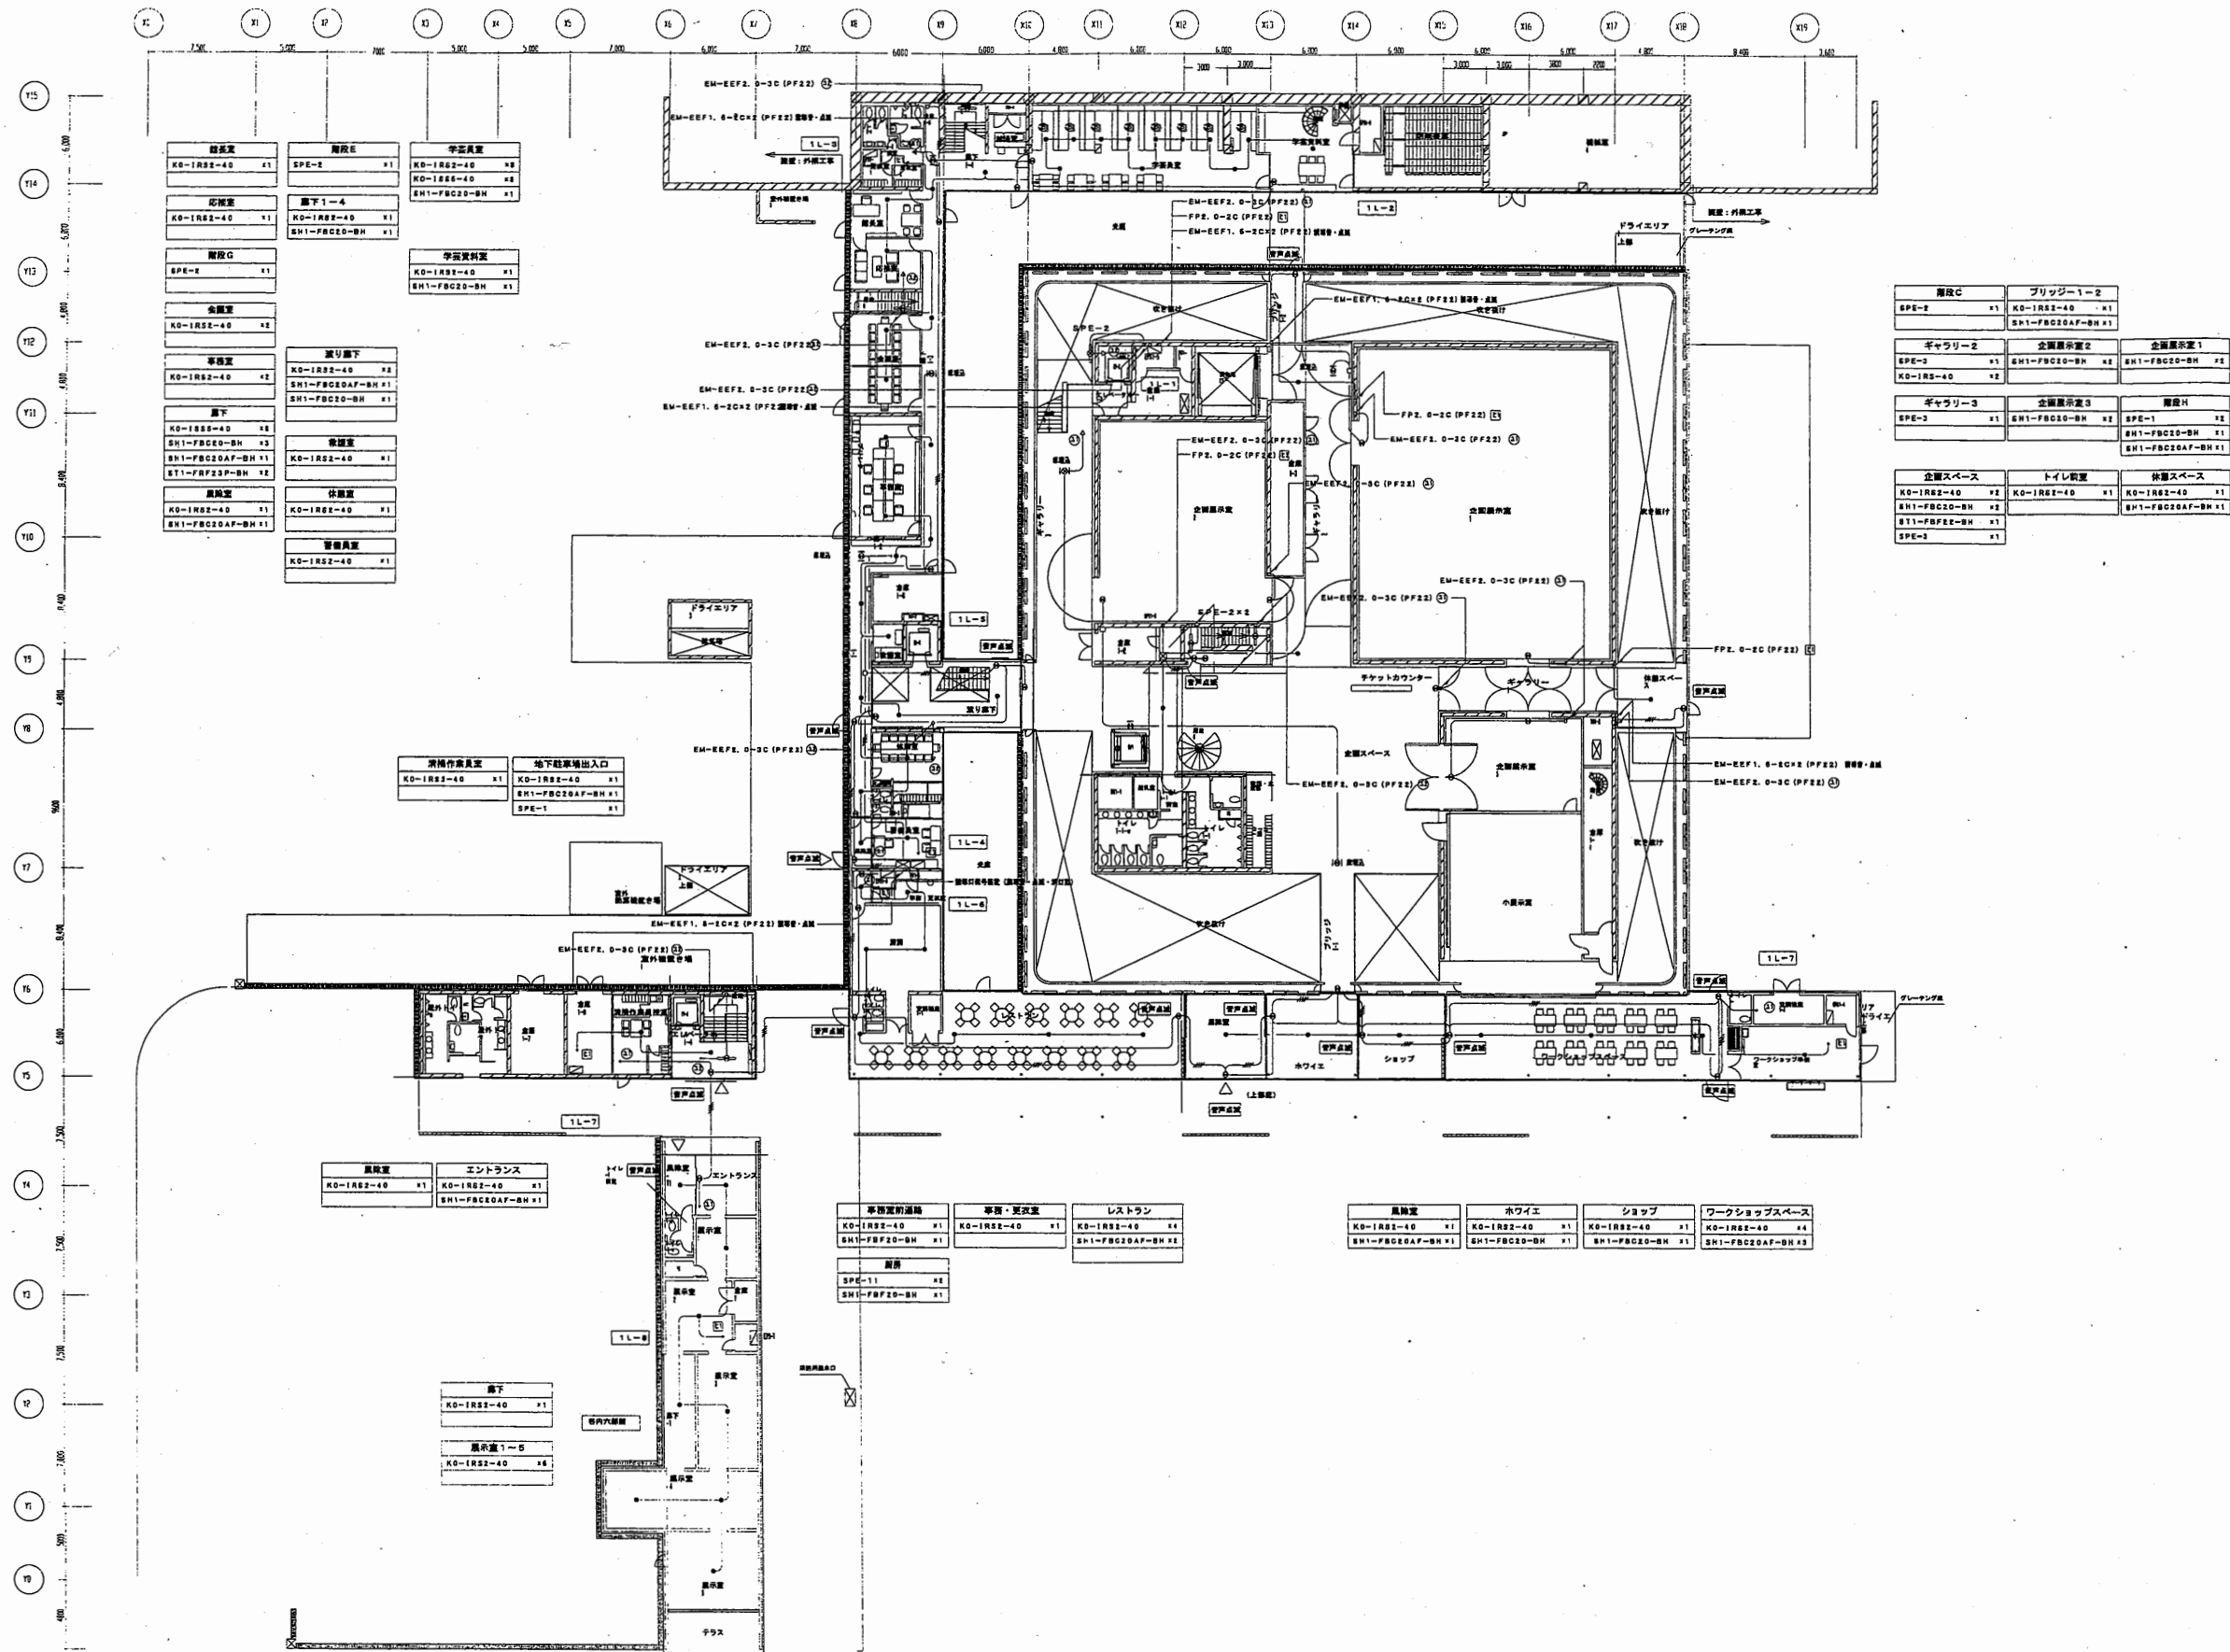


横須賀美術館

工事名	市立中央図書館ほか7か所 建築基準法第12条点検業務委託			設計者資格 氏名	級建築士登録第 _____ 号			課長	主査等	担当者	横須賀市 財務部 FM推進課
図面名称	1階非常用照明	図番	縮尺	N.S.	作図	平成	年	月	日		

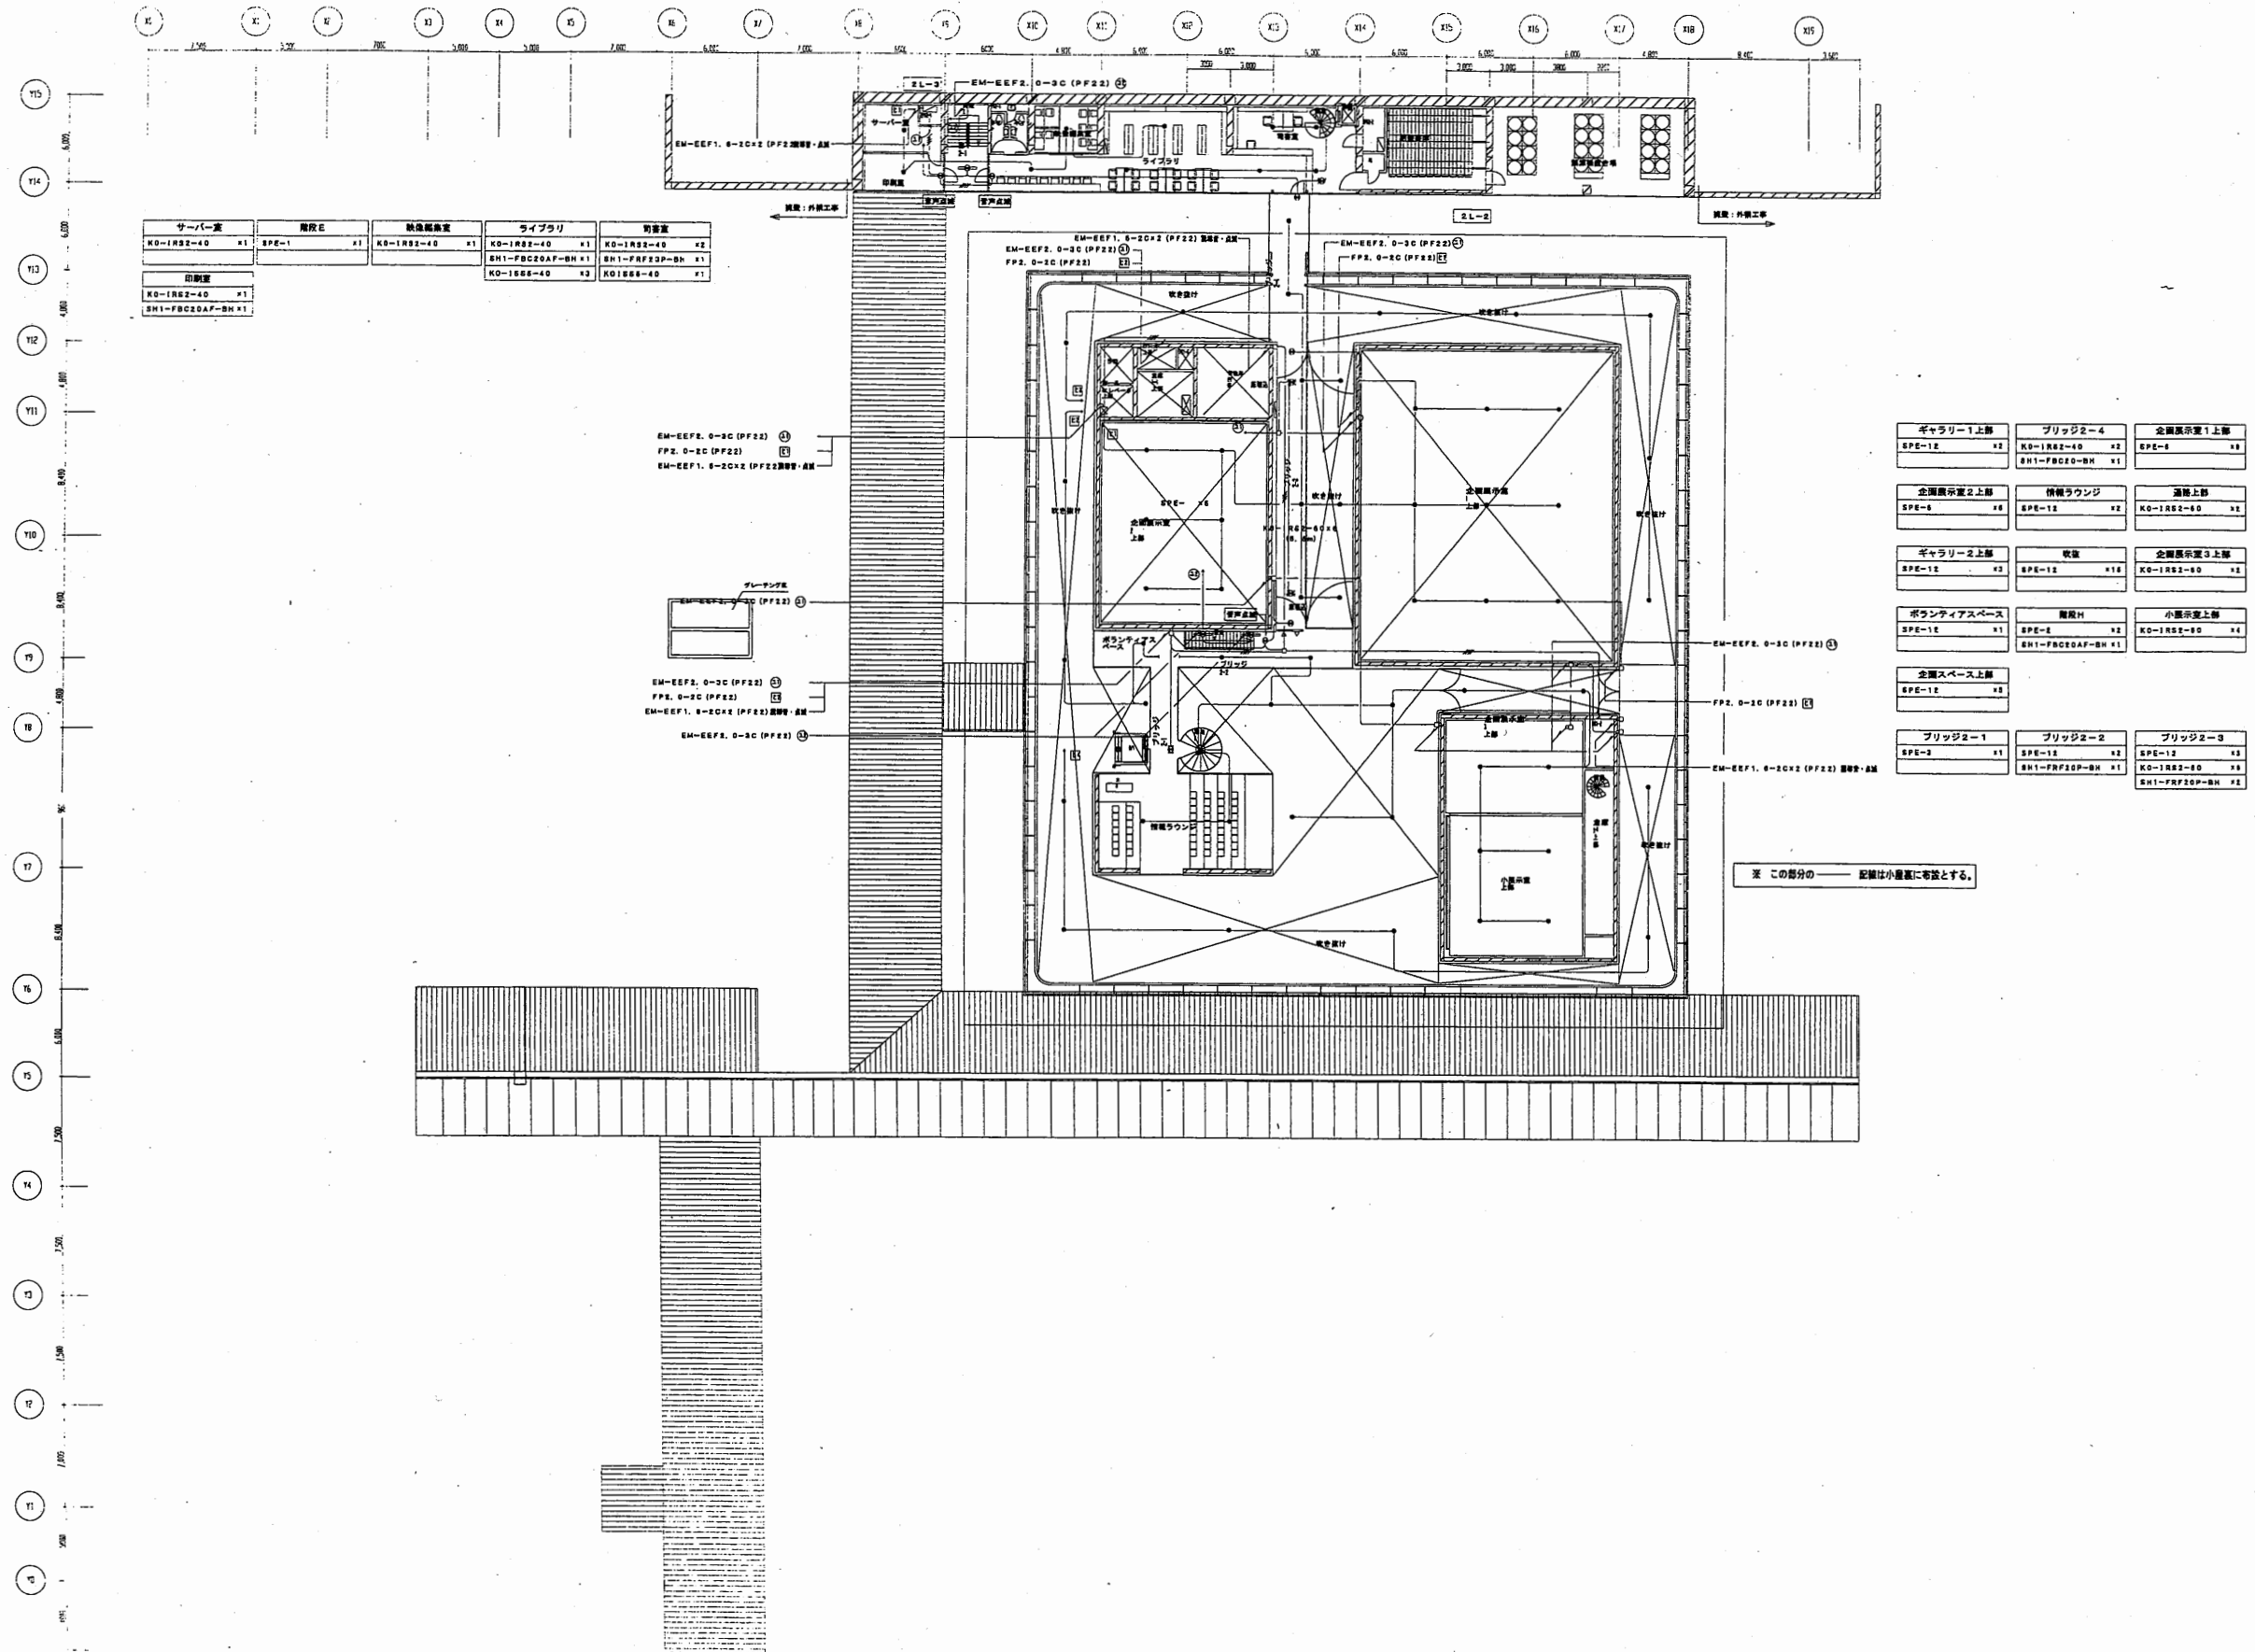


横須賀美術館

工事名	市立中央図書館ほか7か所 建築基準法第12条点検業務委託			設計者資格 氏名	級建築士登録第 _____ 号			課長	主査等	担当者	横須賀市 財務部 FM推進課
図面名称	2階非常用照明	図番	縮尺	N.S.	作図	平成	年	月	日		

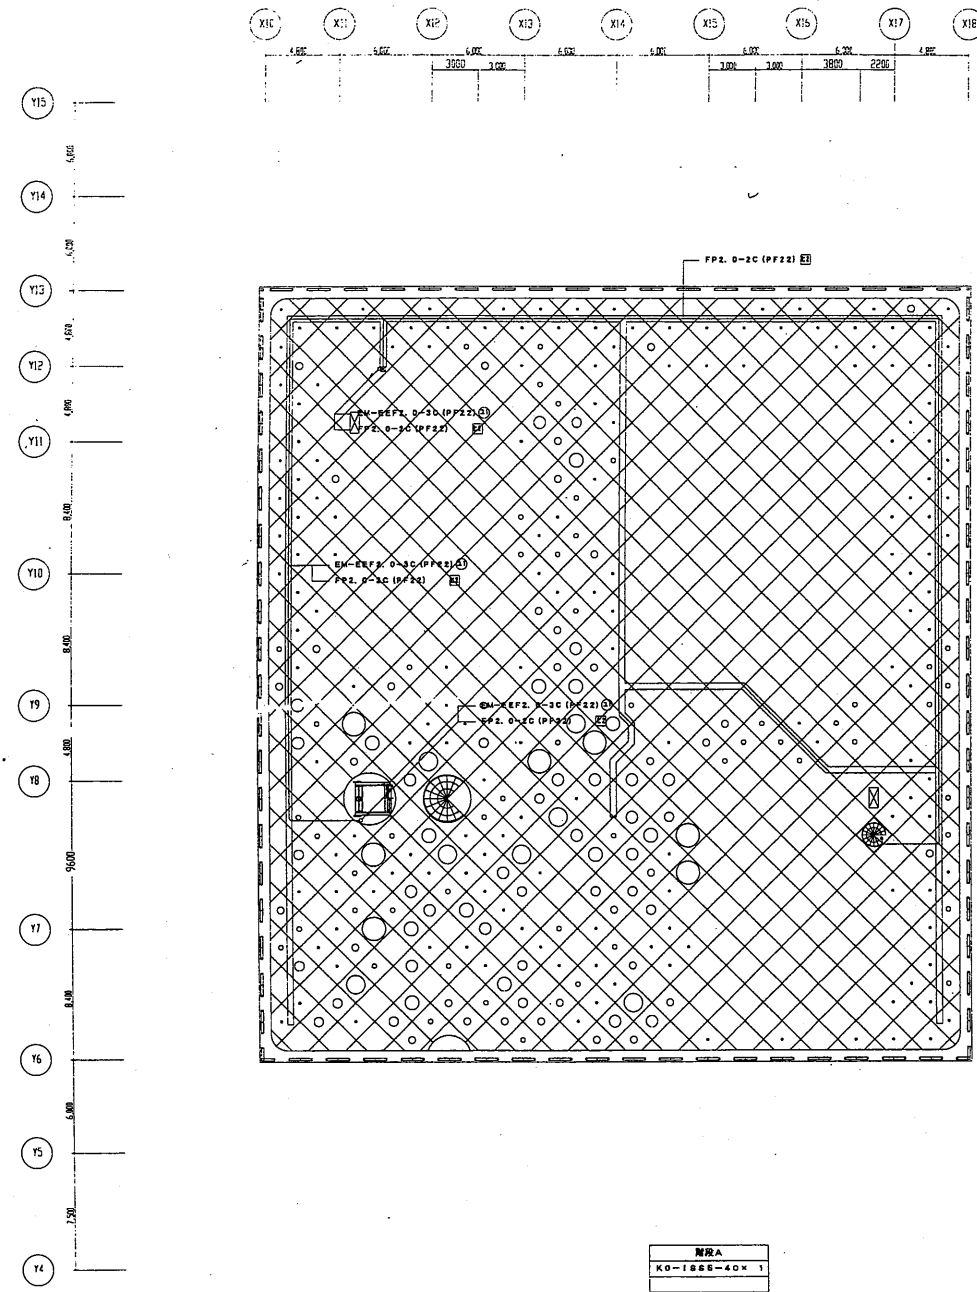

小屋裏・屋根非常用照明

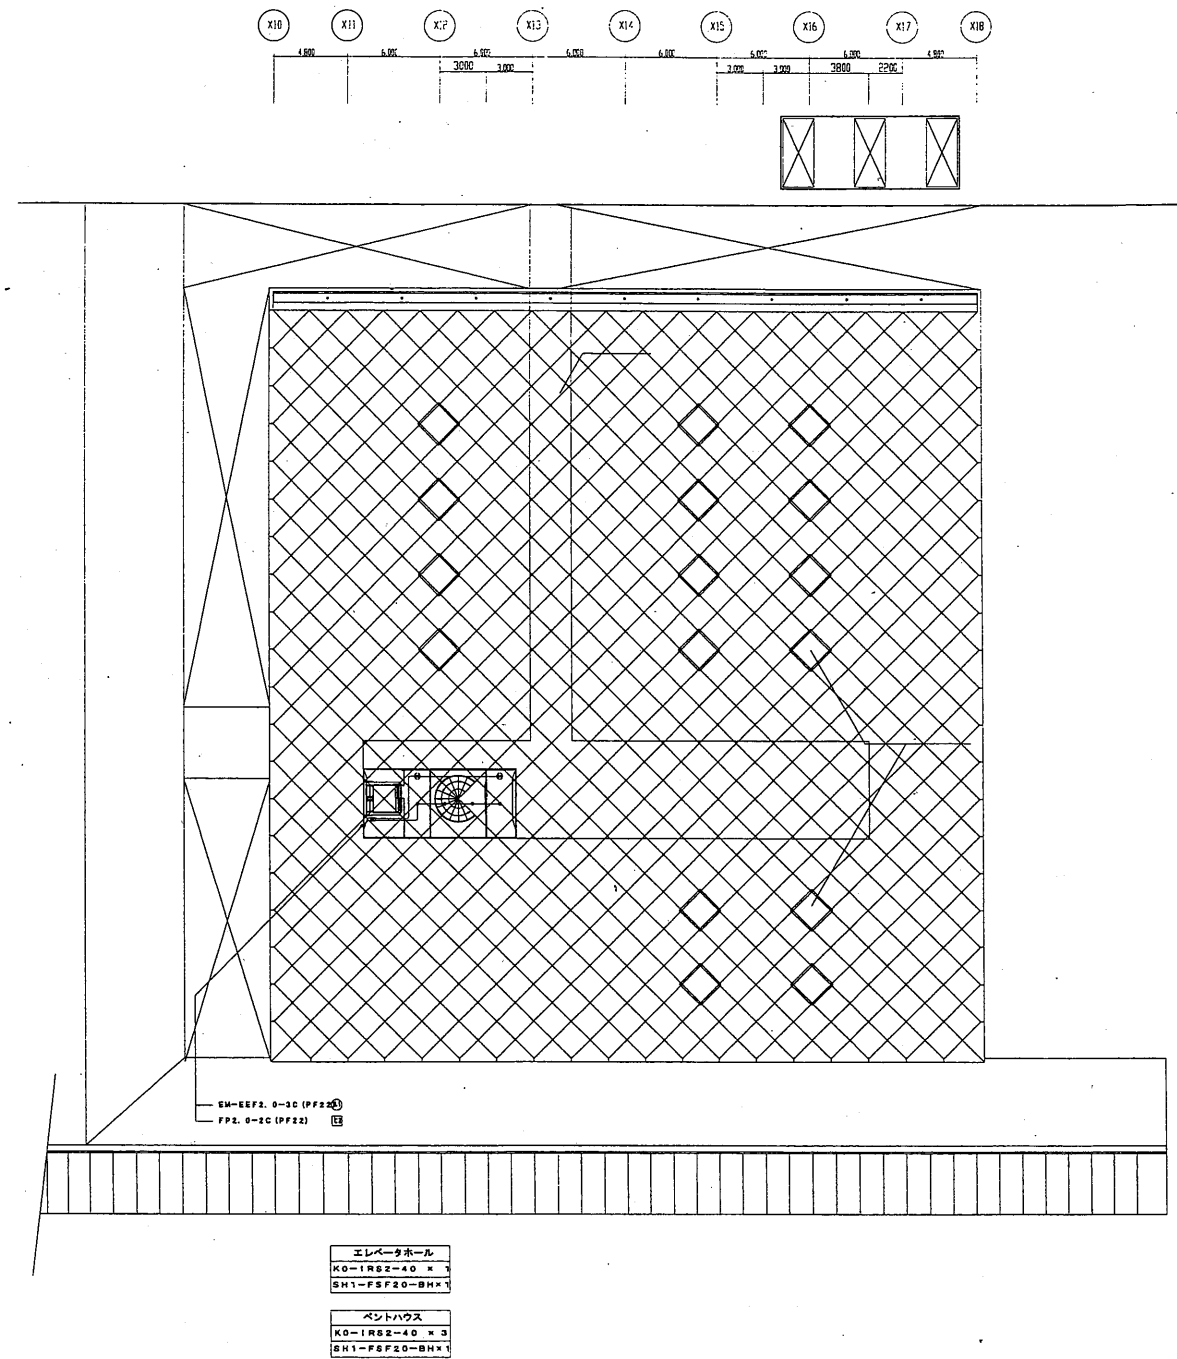


屋外照明

横須賀美術館

工事名	市立中央図書館ほか7か所 建築基準法第12条点検業務委託			設計者資格 氏名	級建築士登録第 _____ 号			課長	主査等	担当者	横須賀市 財務部 FM推進課
図面名称	小屋裏・屋根非常用照明	図番		縮尺	N.S.	作図	平成 年 月 日				

 A3 A4





市立明浜小学校

至：京急久里浜駅

横須賀市教育研究所


横須賀市久里浜6丁目14番3号

案内図

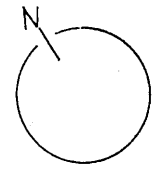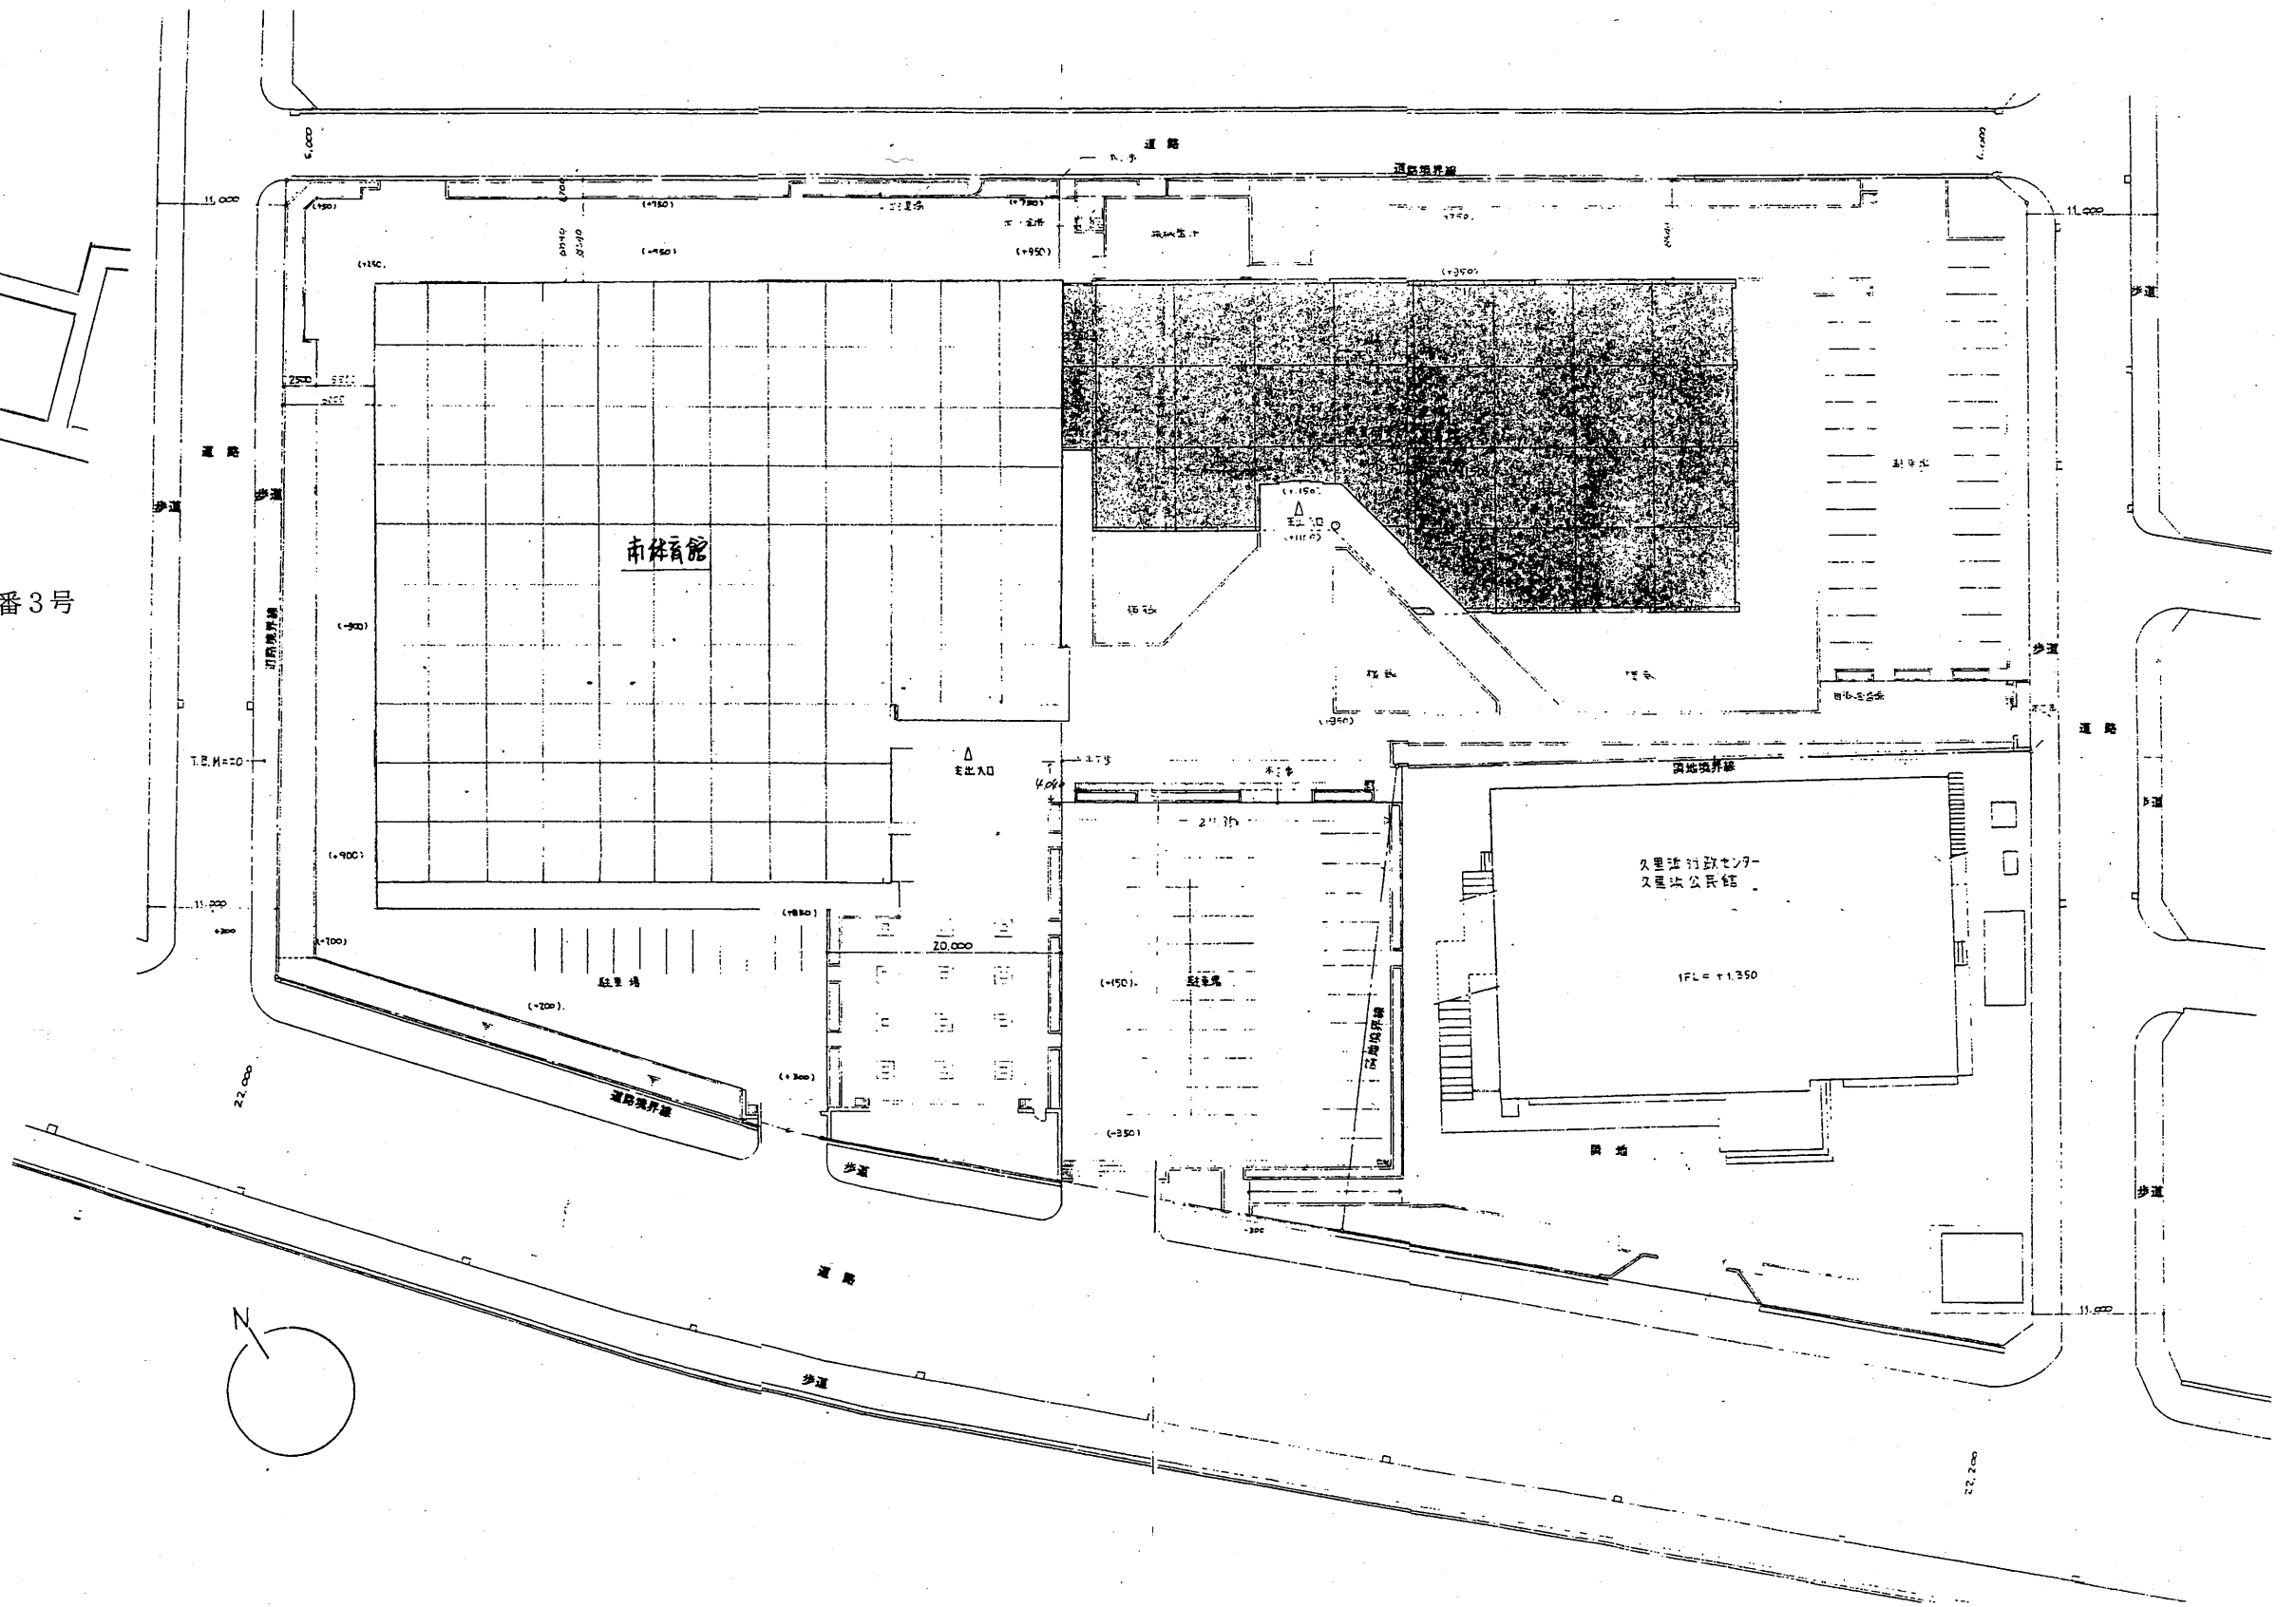


教育研究所

工事名	市立中央図書館ほか7か所 建築基準法第12条点検業務委託			設計者資格 氏名	級建築士登録第 号			課長	主査等	担当者	横須賀市 財務部 FM推進課
図面名称	案内・配置図	図番	縮尺	1:600	作図	平成	年	月	日		

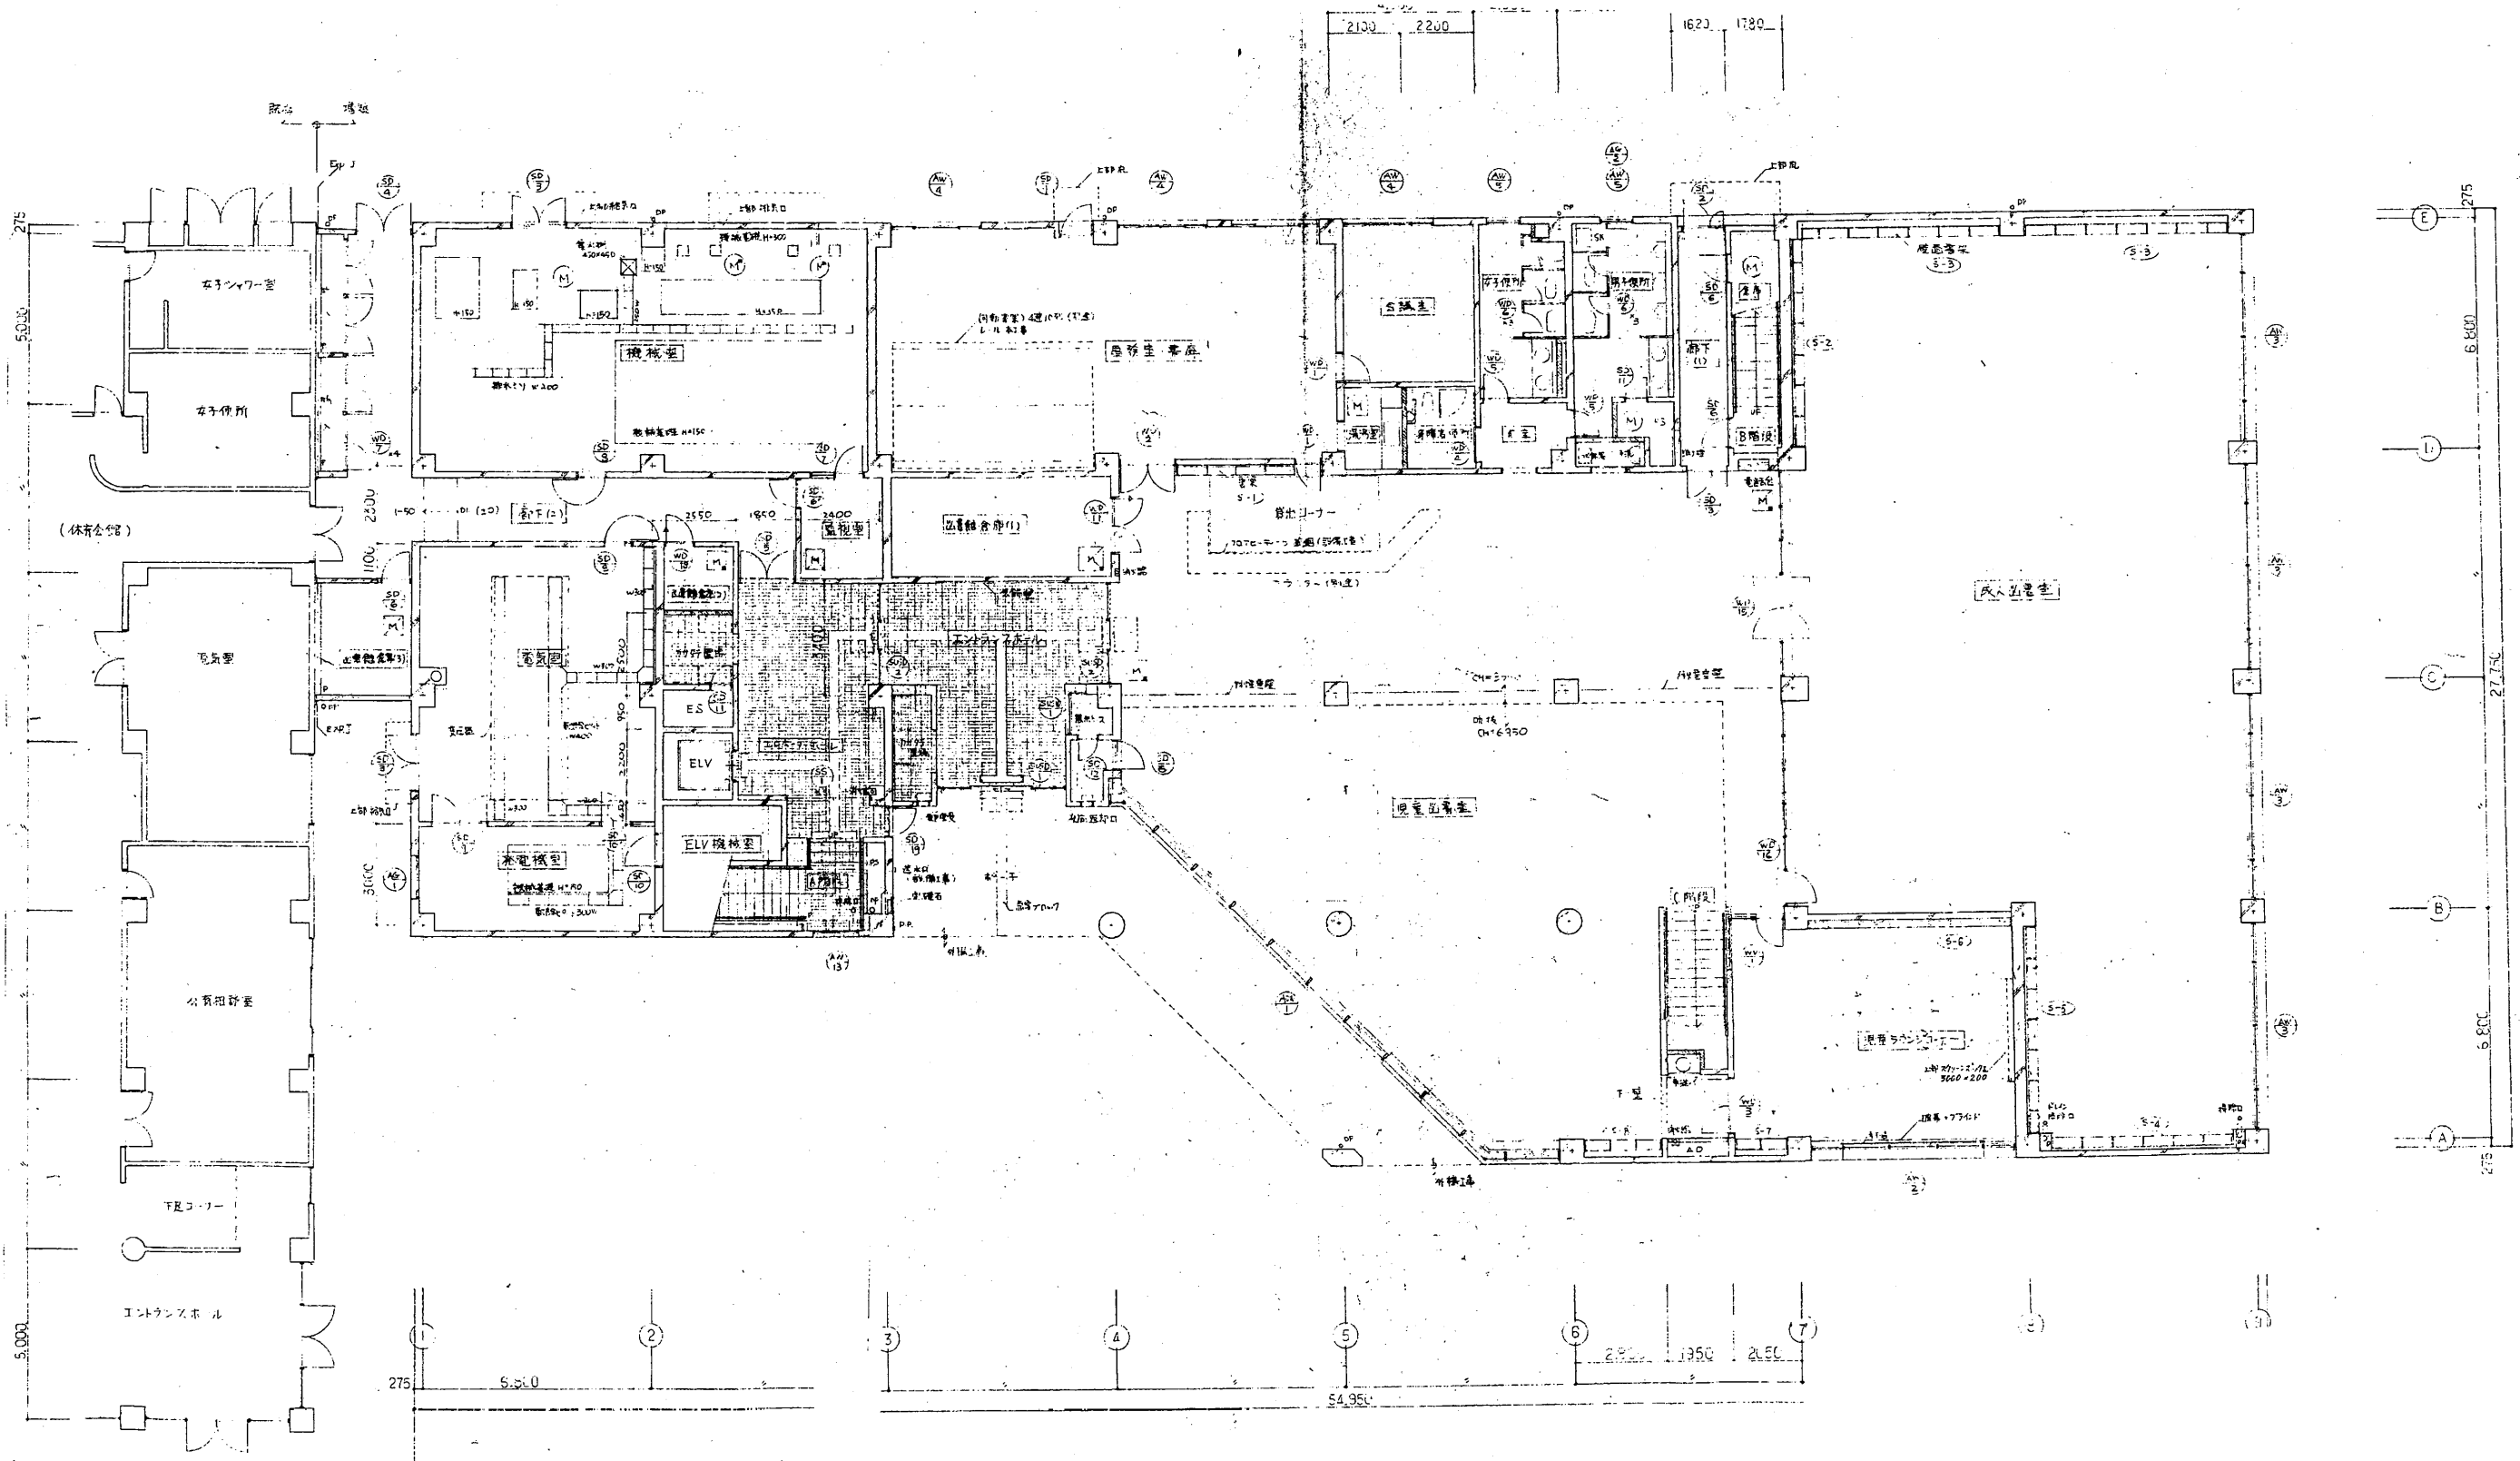


教育研究所

工事名	市立中央図書館ほか7か所 建築基準法第12条点検業務委託			設計者資格 氏名	級建築士登録第 _____ 号			課長	主査等	担当者	横須賀市 財務部 FM推進課
図面名称	1階平面図	図番		縮尺	1:200	作図	平成	年	月	日	

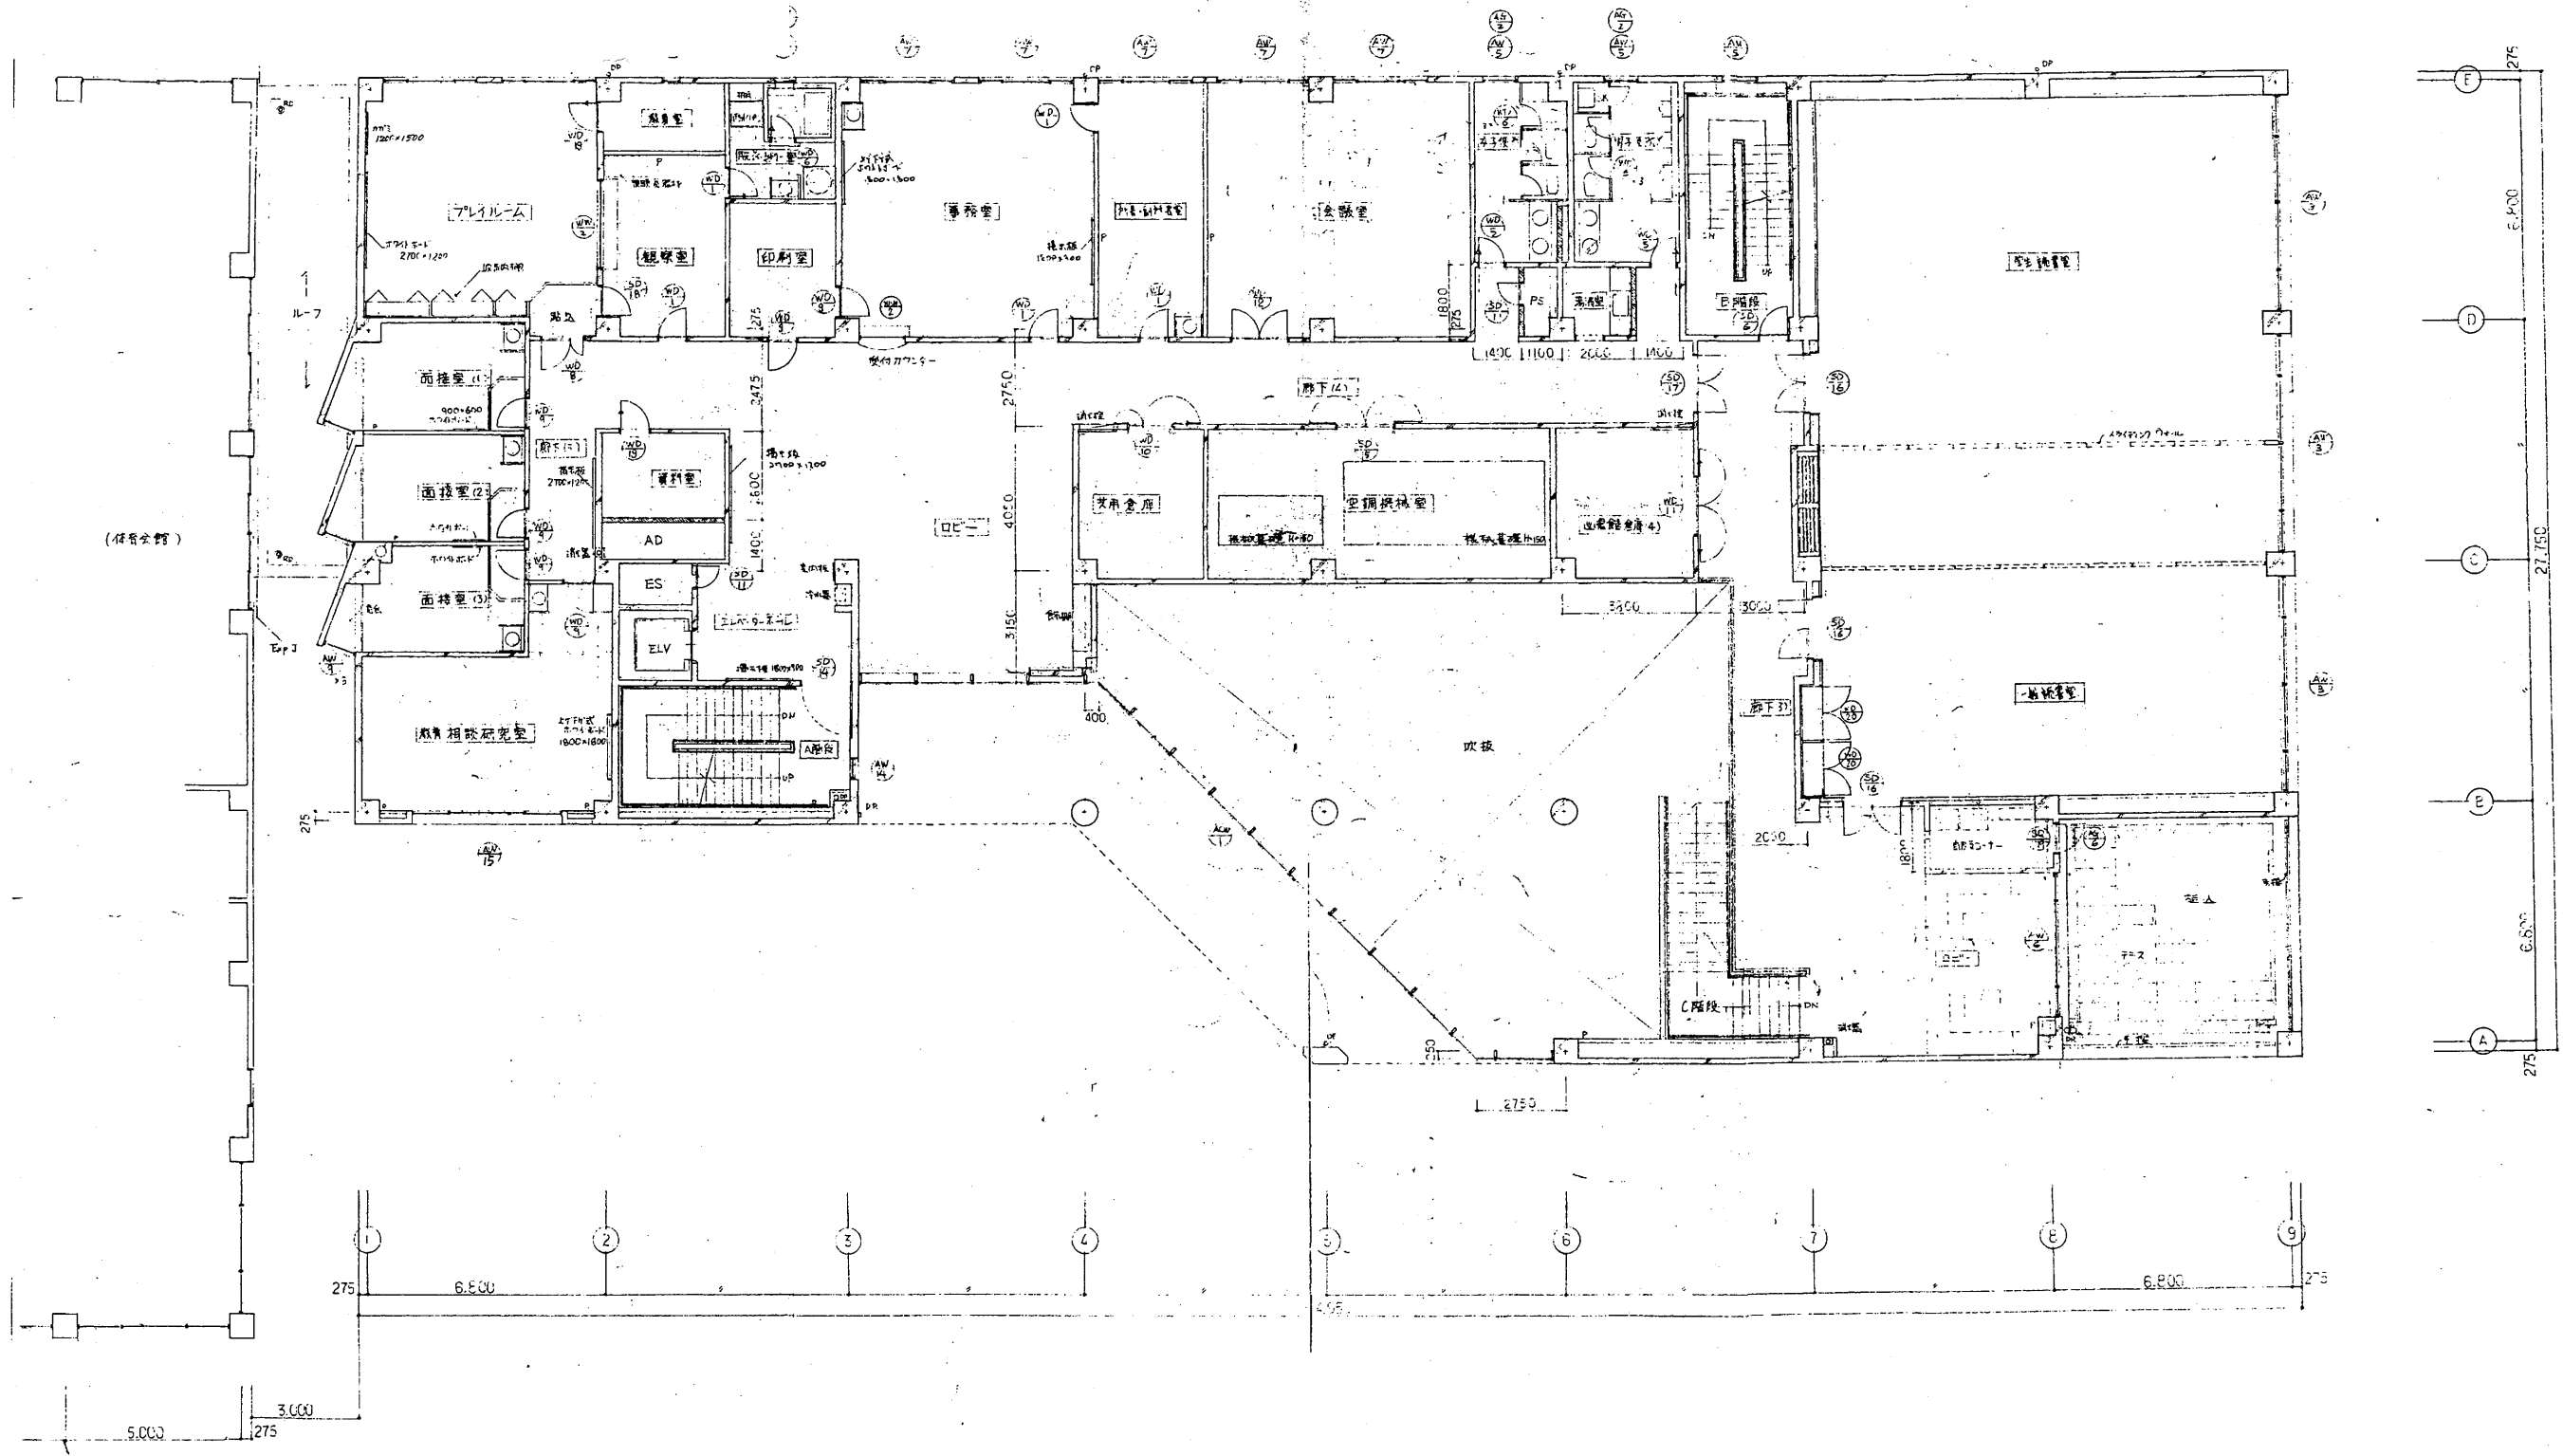


教育研究所

工事名	市立中央図書館ほか7か所 建築基準法第12条点検業務委託			設計者資格 氏名	級建築士登録第 _____ 号			課長	主査等	担当者	横須賀市 財務部 FM推進課
図面名称	2階平面図	図番		縮尺	1:200	作図	平成 年 月 日				

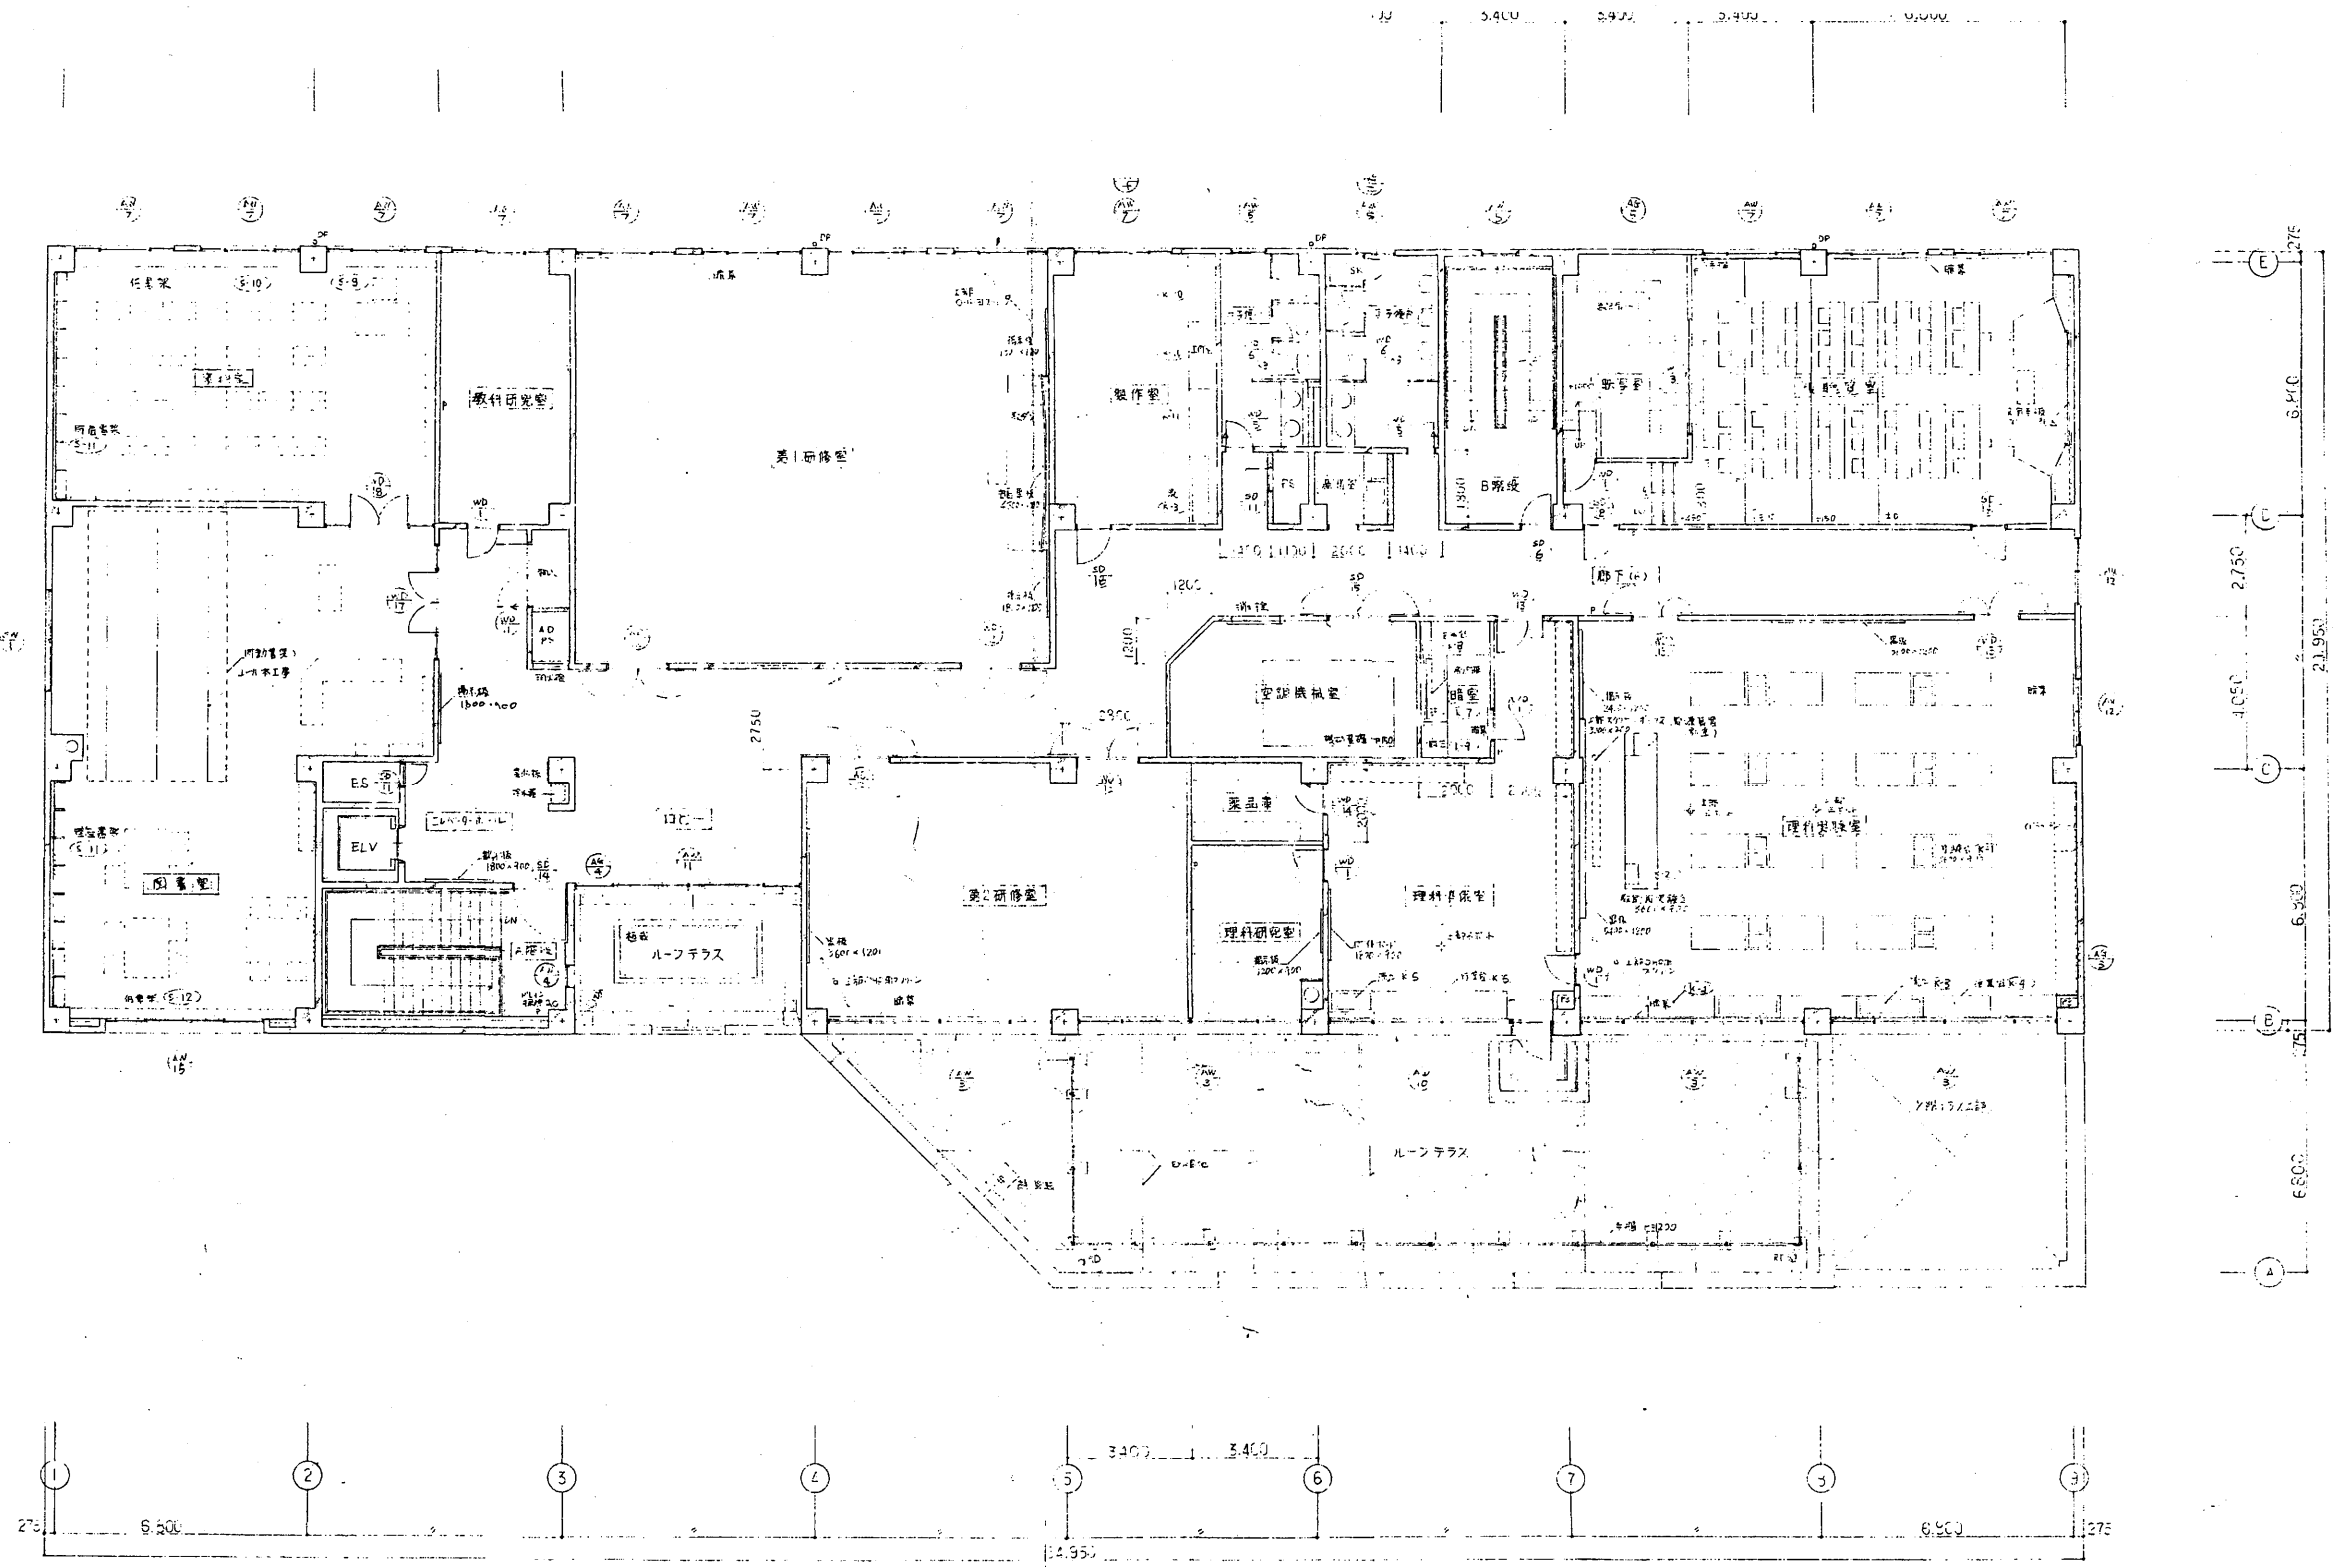



教育研究所

工事名	市立中央図書館ほか7か所 建築基準法第12条点検業務委託		設計者資格 氏名	級建築士登録第 _____ 号			課長	主査等	担当者	横須賀市 財務部 FM推進課
図面名称	3階平面図	図番	縮尺	1:200	作図	平成 年 月 日				

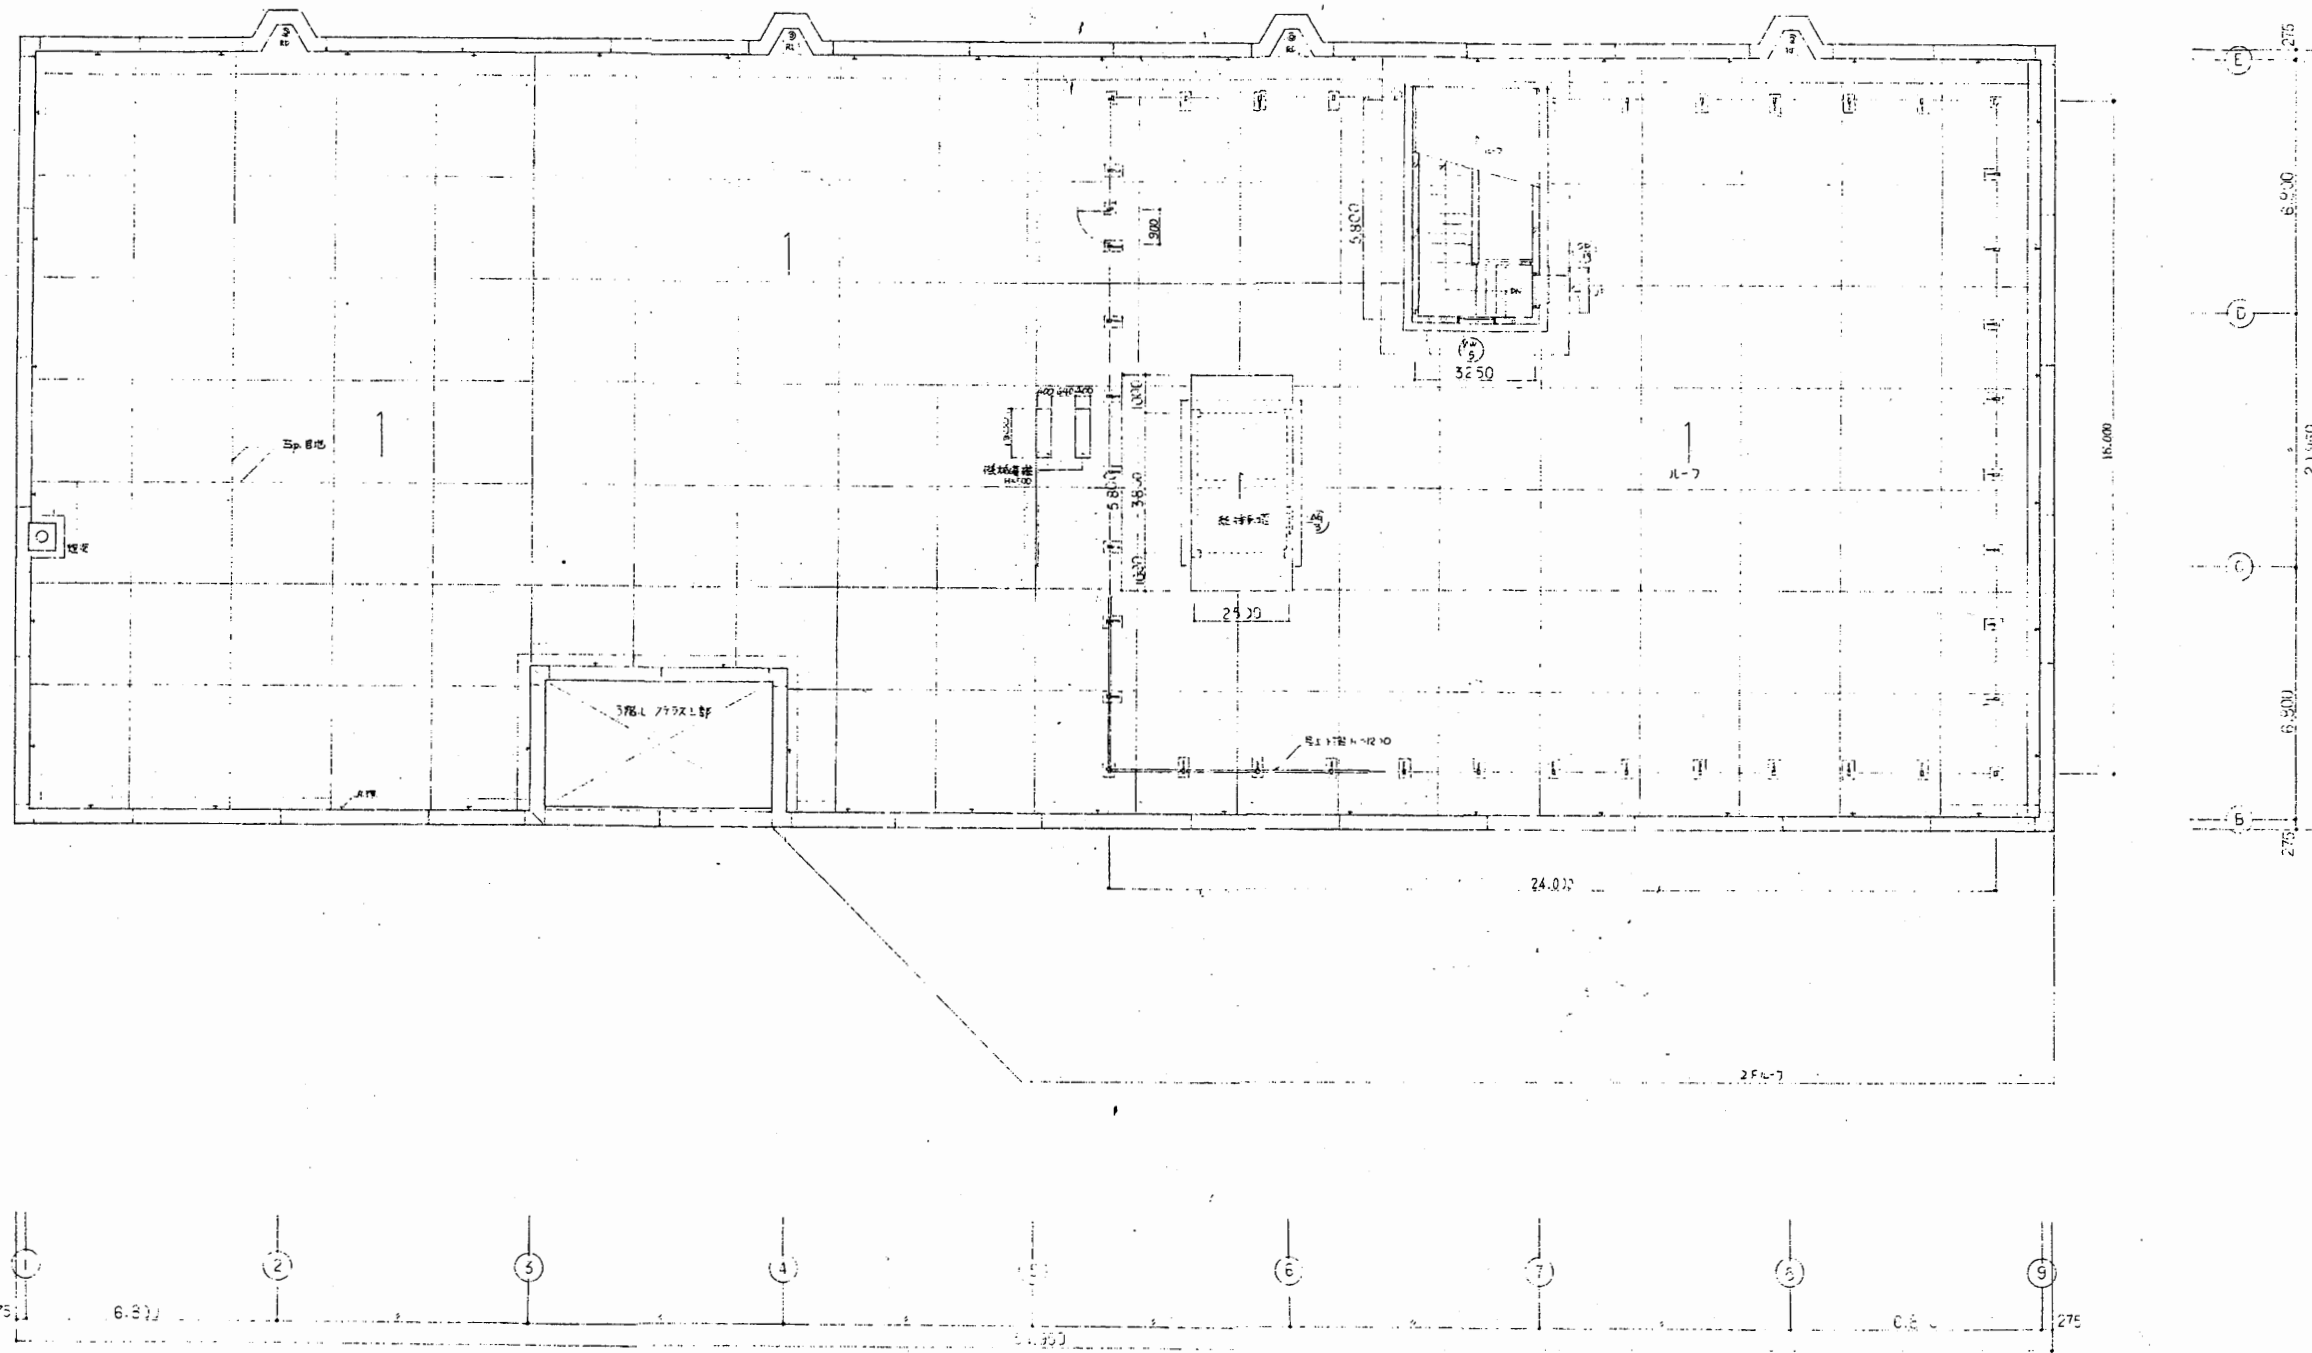


教育研究所

工事名	市立中央図書館ほか7か所 建築基準法第12条点検業務委託			設計者資格 氏名	級建築士登録第 号			課長	主査等	担当者	横須賀市 財務部 FM推進課
図面名称	R階平面図	図番	縮尺	1:200	作図	平成	年	月	日		

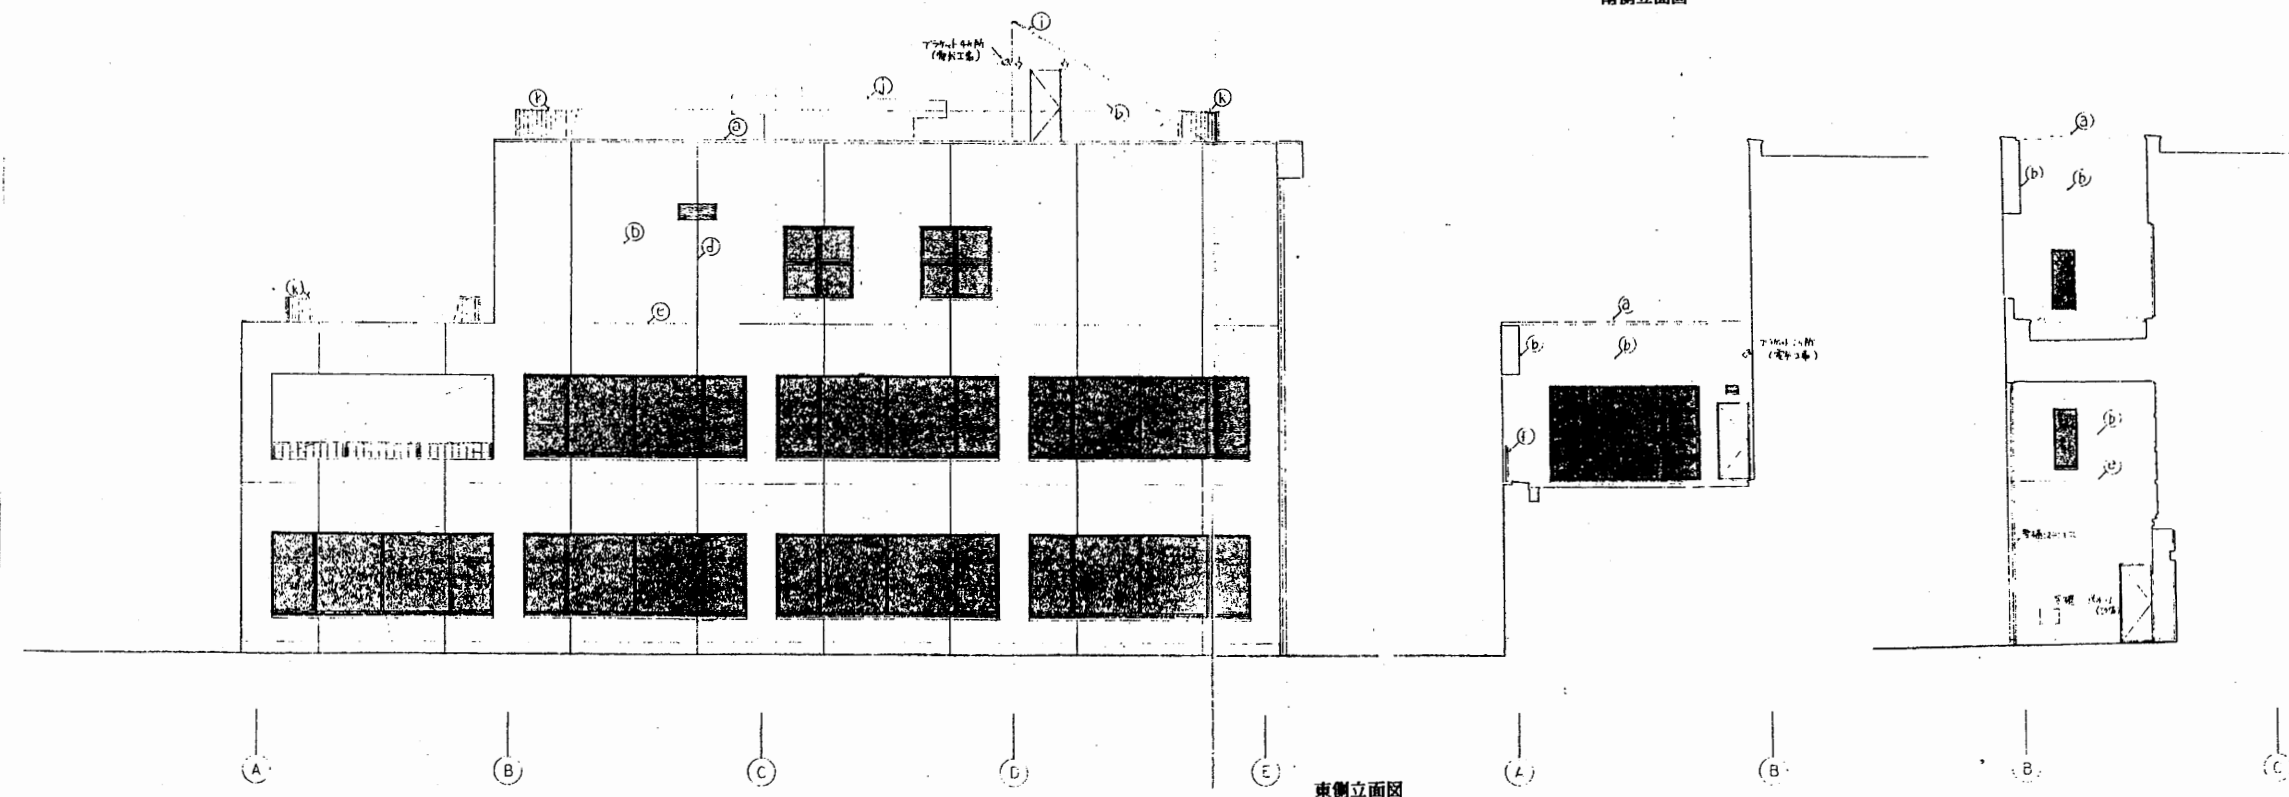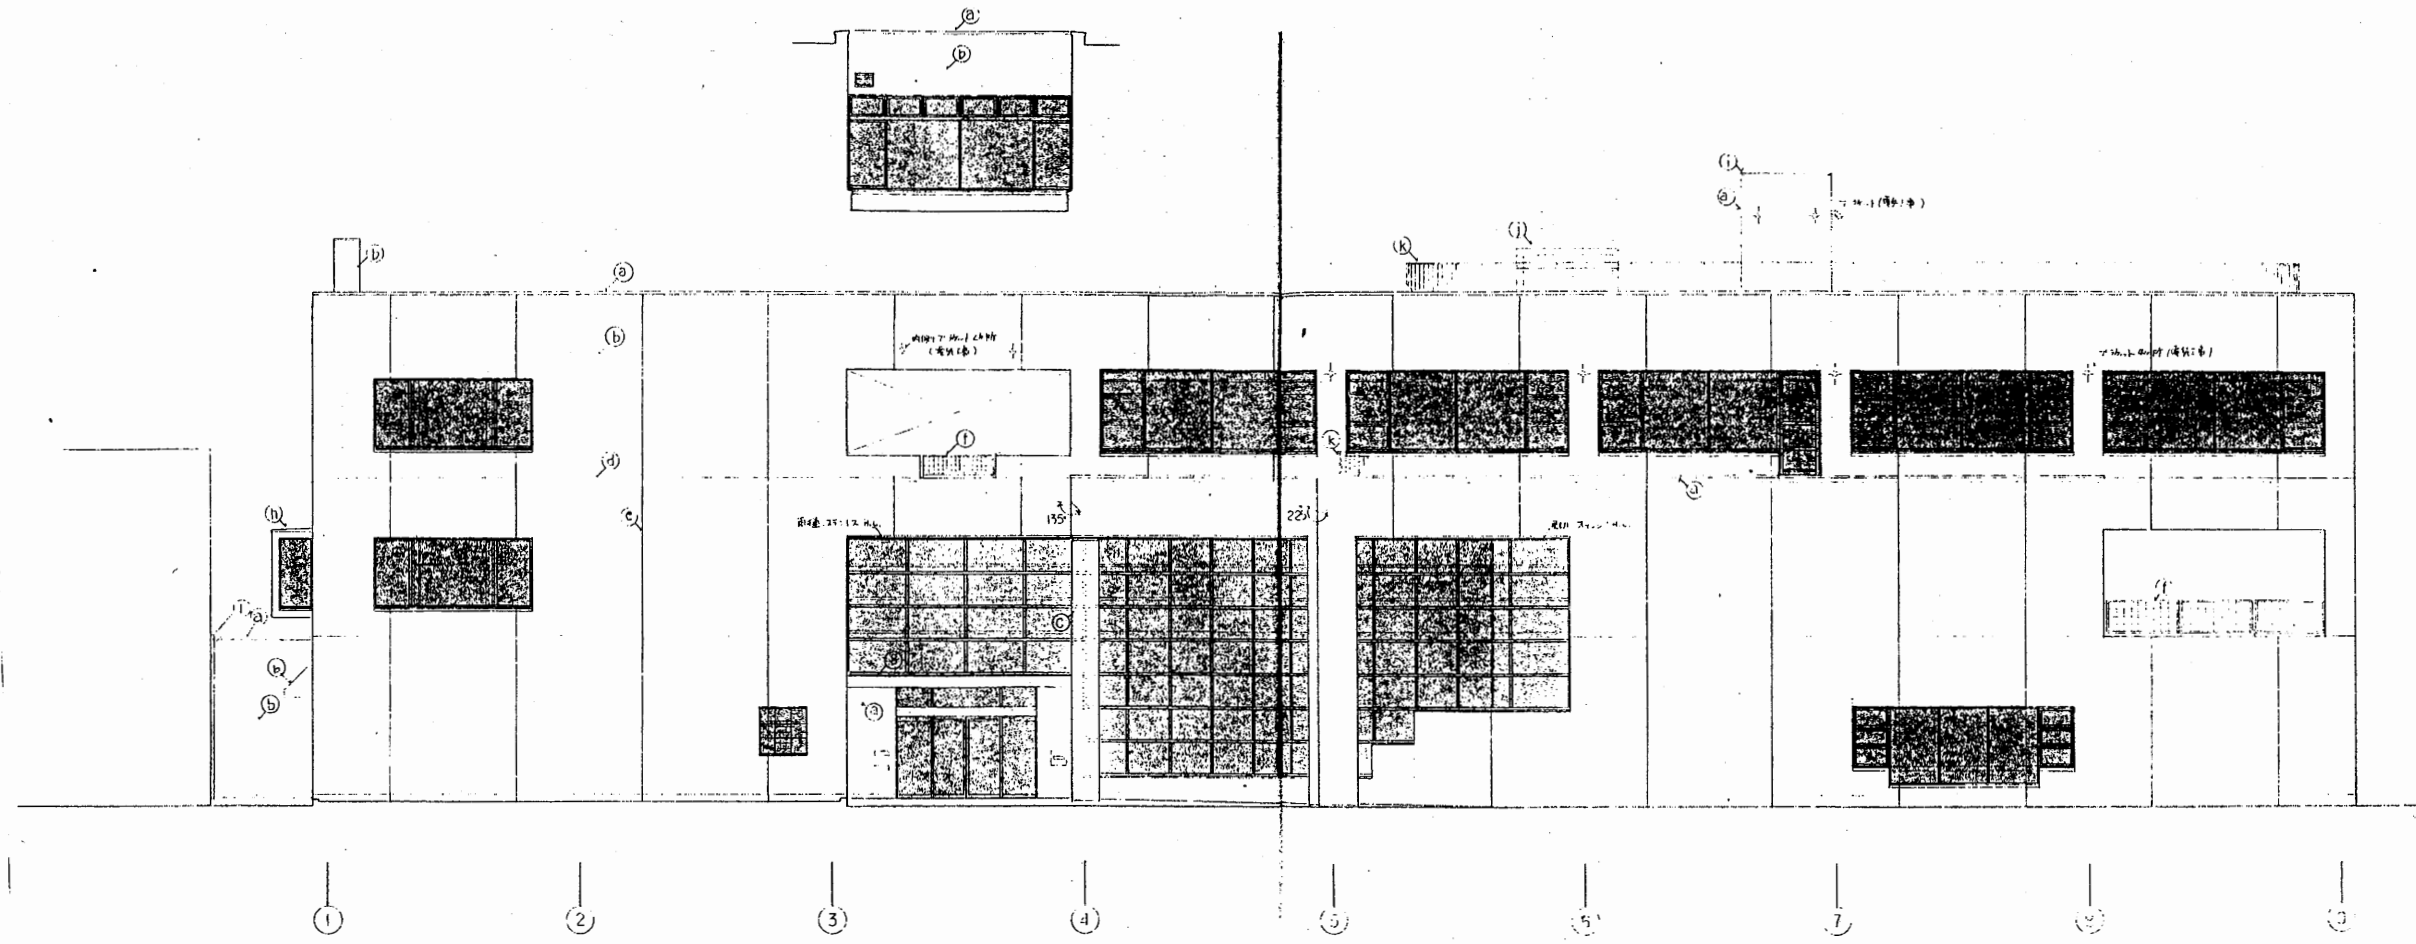


教育研究所


工事名	市立中央図書館ほか7か所 建築基準法第12条点検業務委託			設計者資格氏名	級建築士登録第 号		課長	主査等	担当者	横須賀市 財務部 FM推進課
図面名称	立面図	図番	縮尺	1:200	作図	平成 年 月 日				

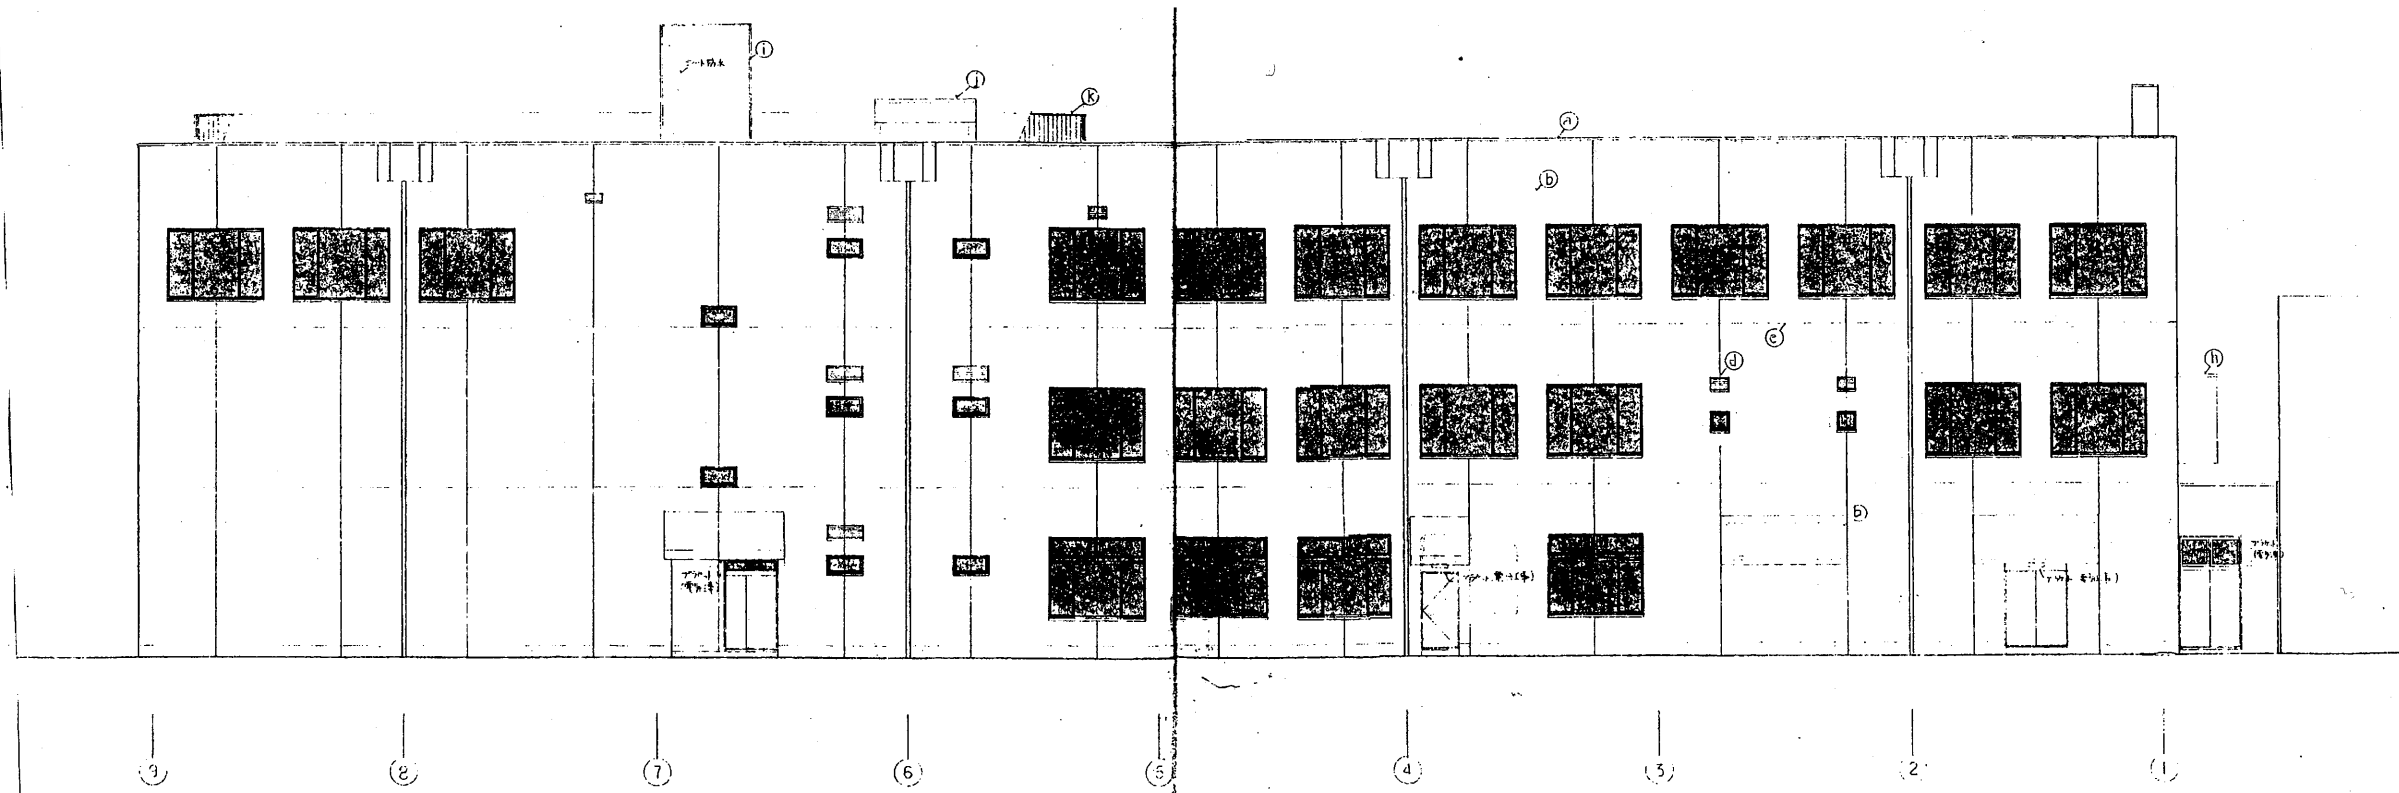

北側立面図

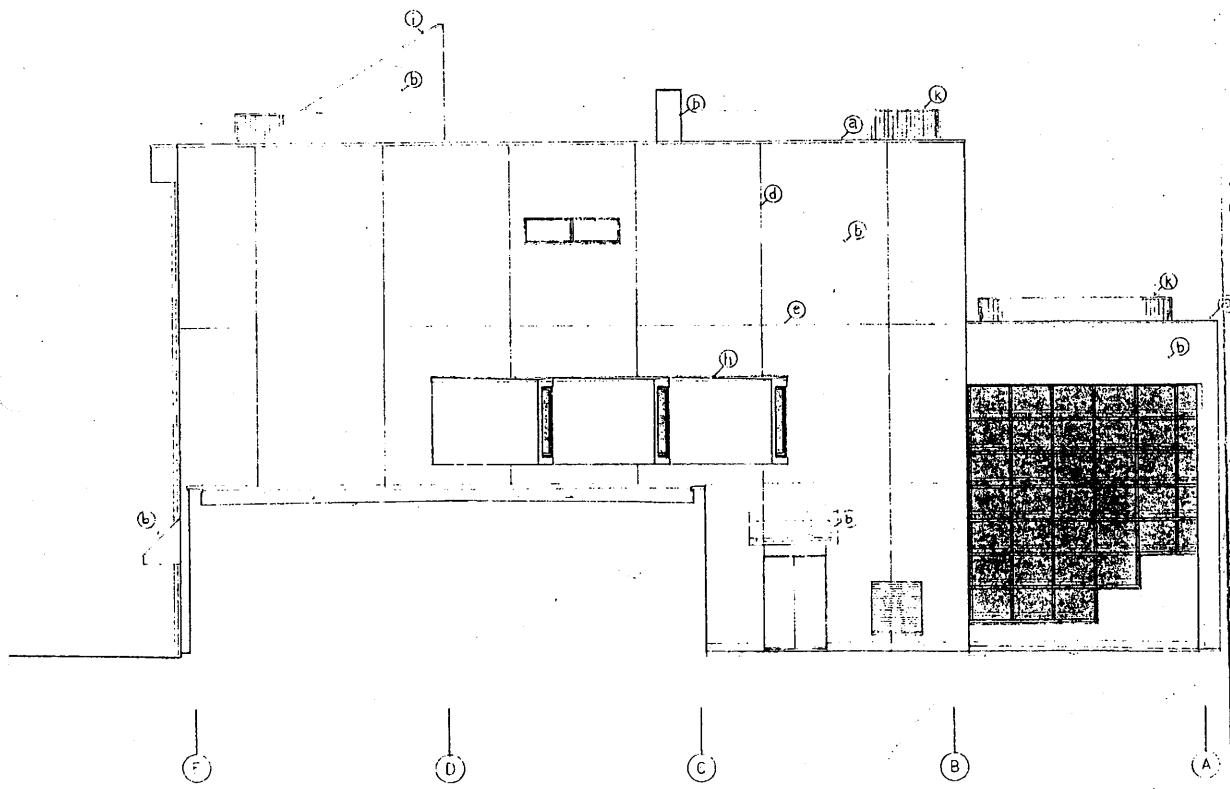


西側立面図

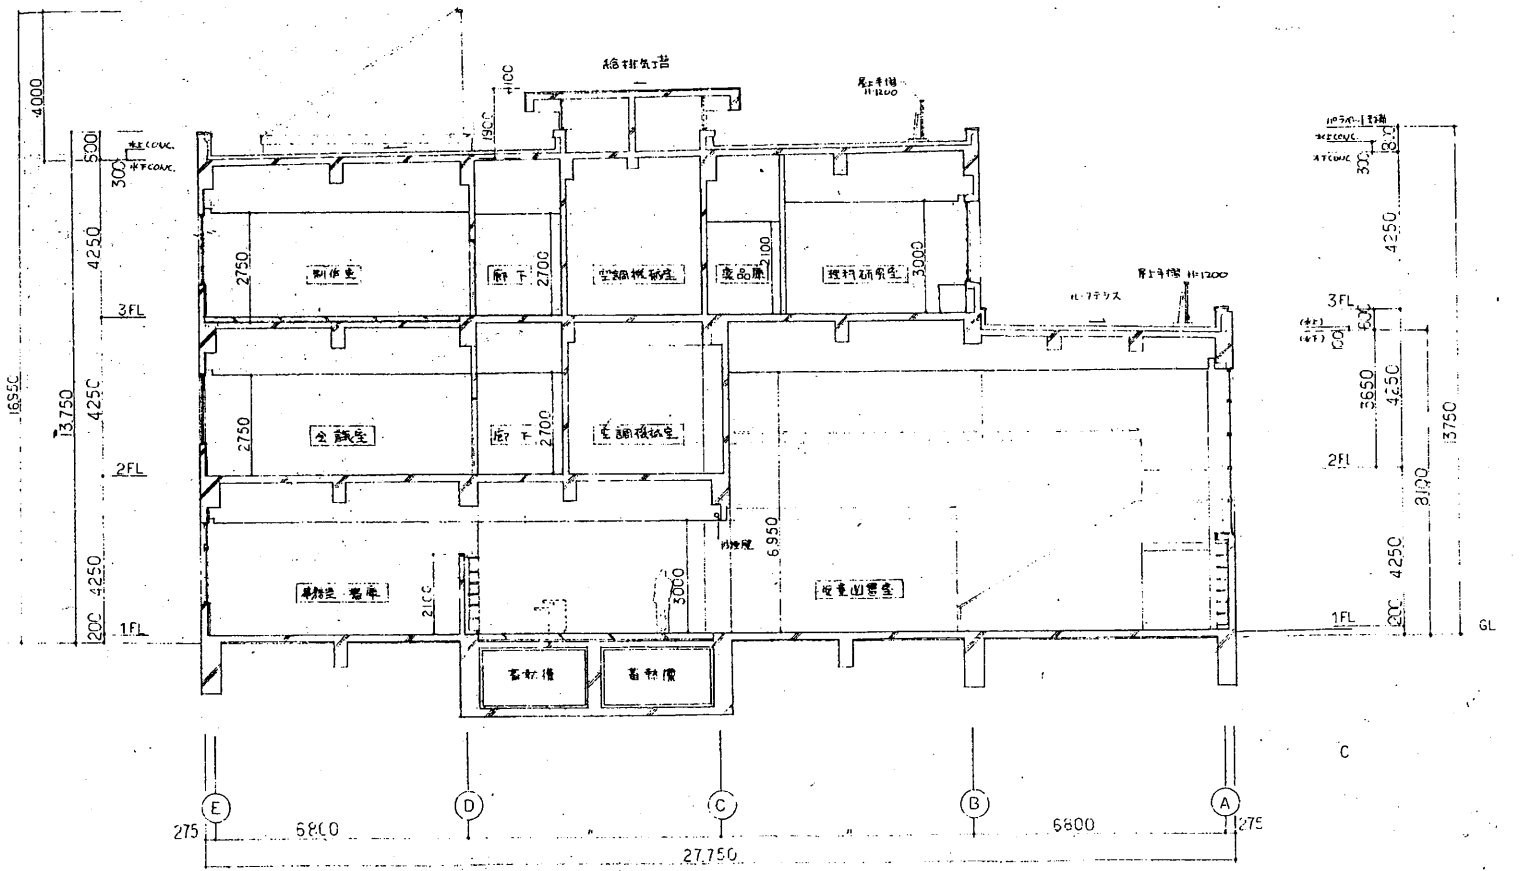


教育研究所

横須賀市
財務部 FM推進課

工事名	市立中央図書館ほか7か所 建築基準法第12条点検業務委託		設計者資格 氏名	級建築士登録第 _____ 号			課長	主査等	担当者	横須賀市 財務部 FM推進課
図面名称	立面図・断面図	図番	縮尺	1:200	作図	平成 年 月 日				

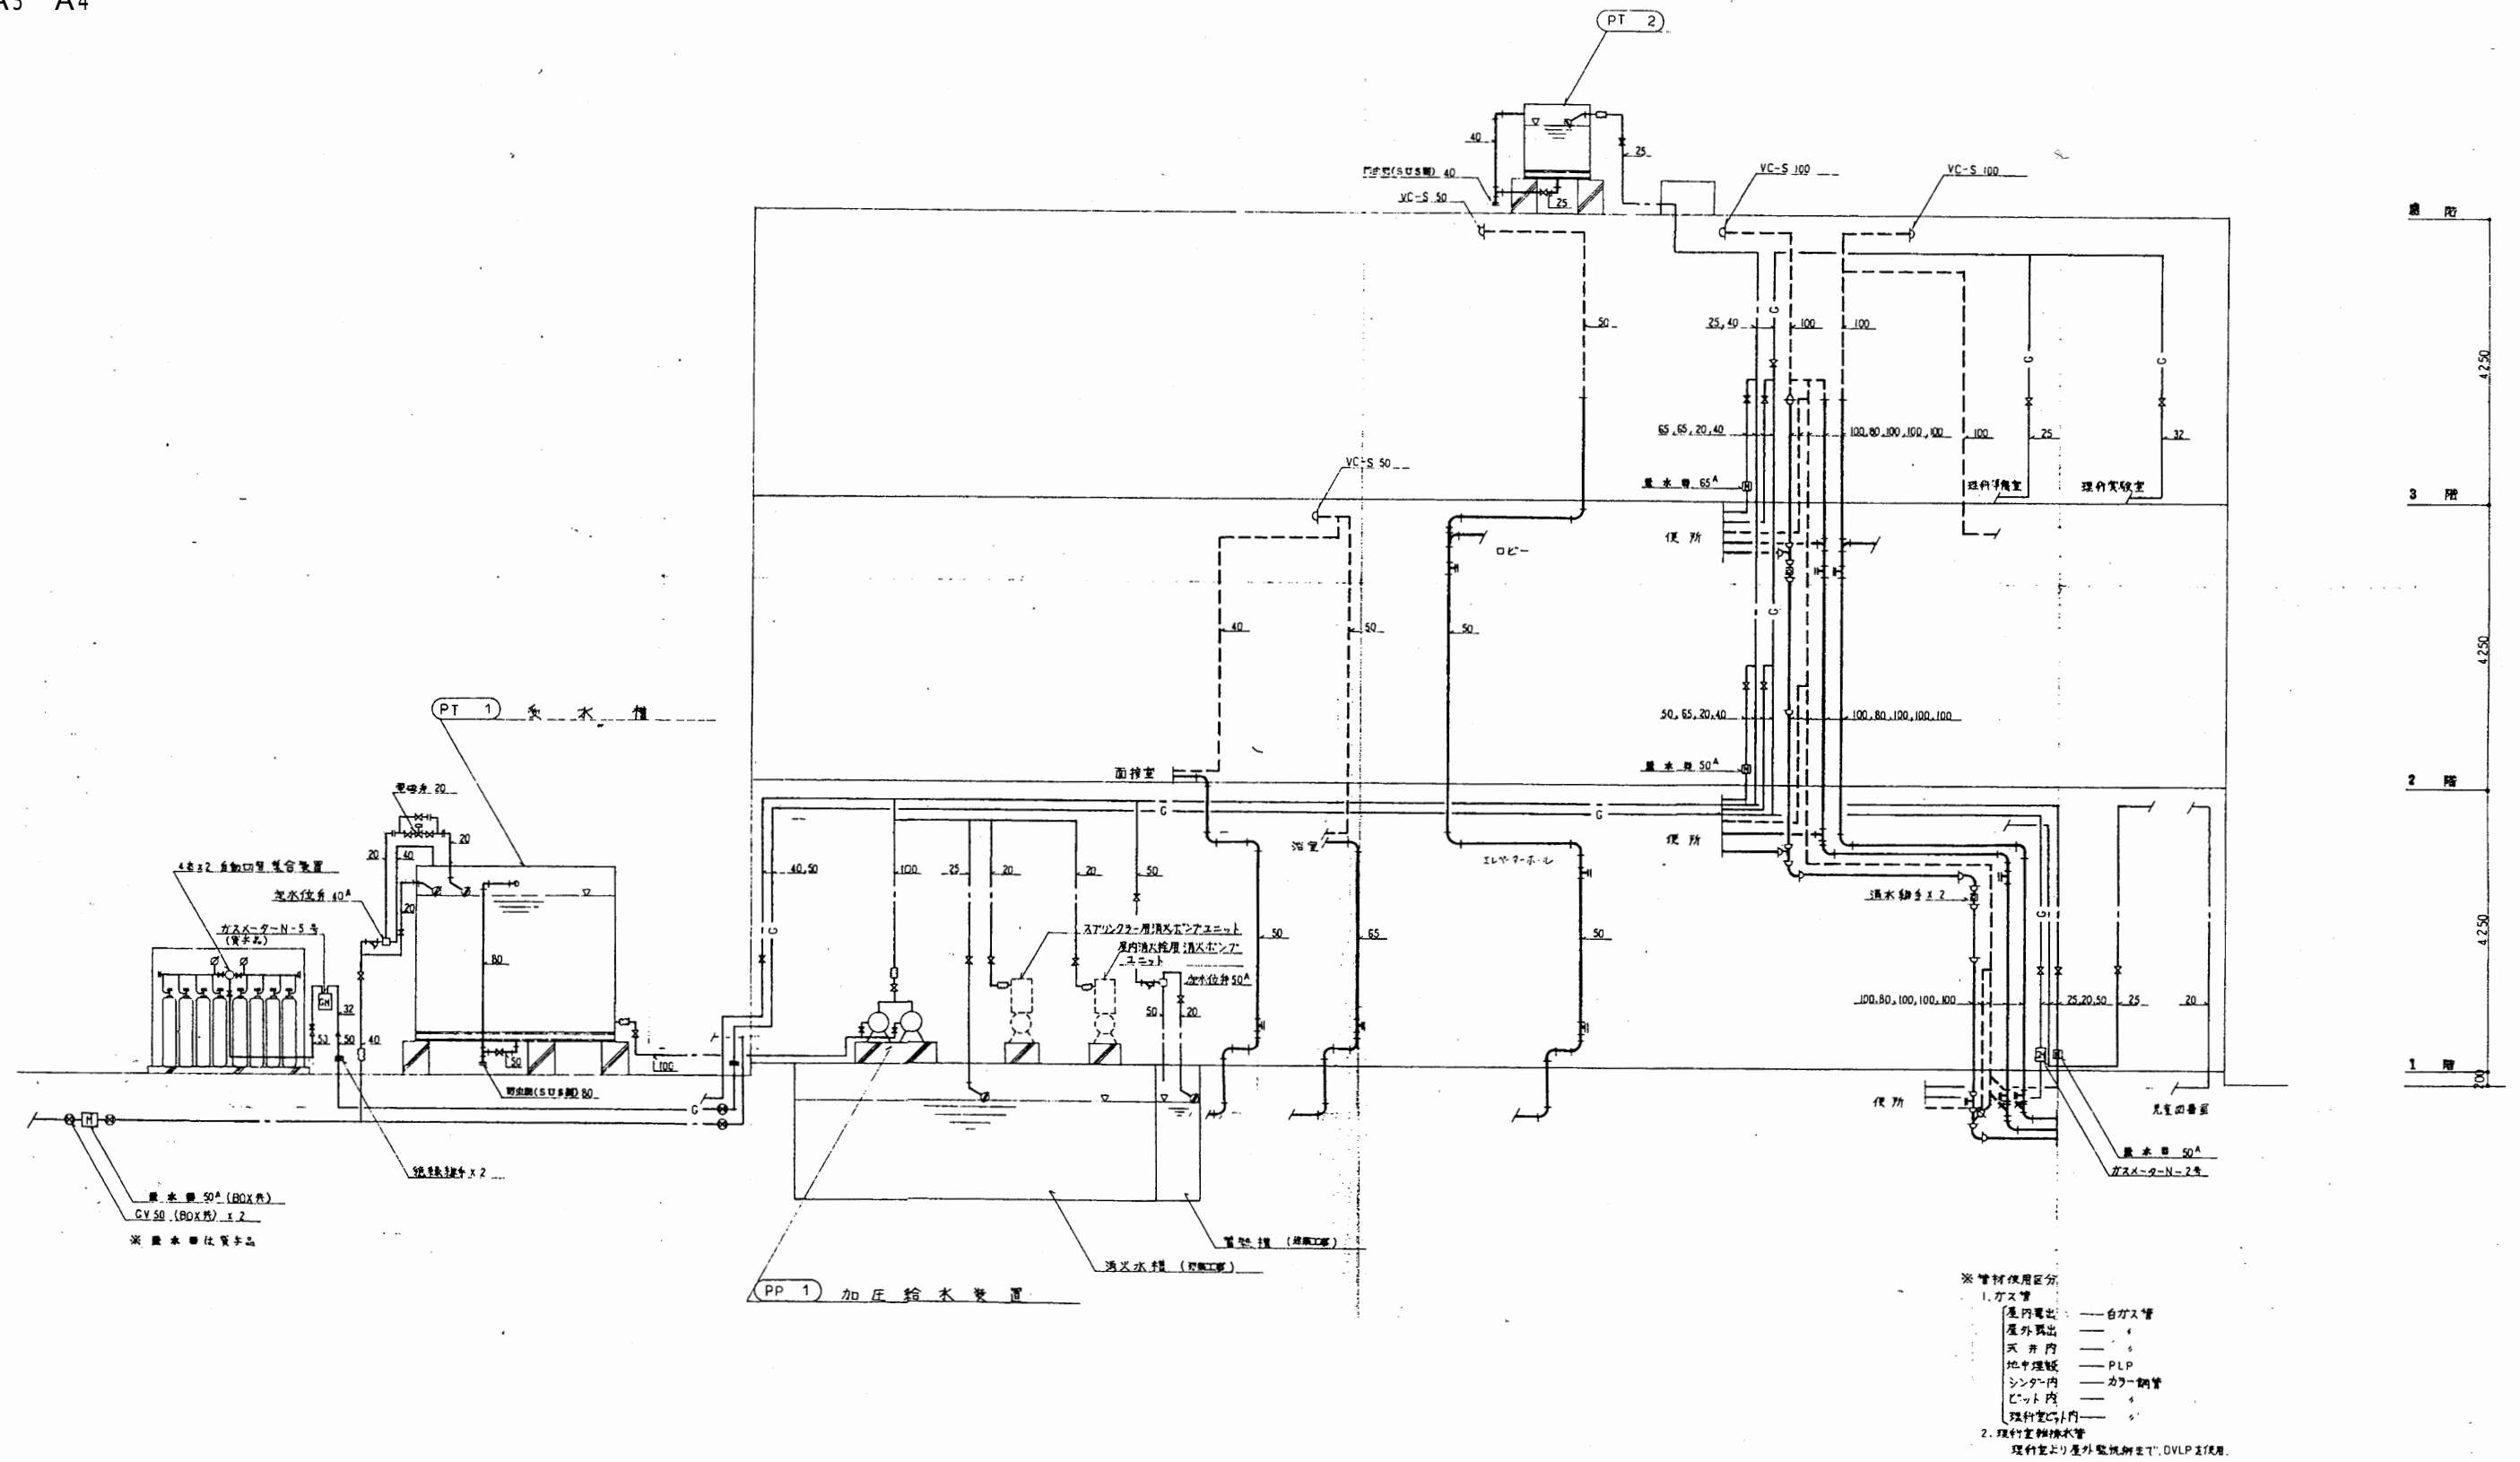

工事名	市立中央図書館ほか7か所 建築基準法第12条点検業務委託			設計者資格 氏名	級建築士登録第 _____ 号			課長	主査等	担当者	横須賀市 財務部 FM推進課
図面名称	系統図	図番	縮尺	作図	平成	年	月	日			

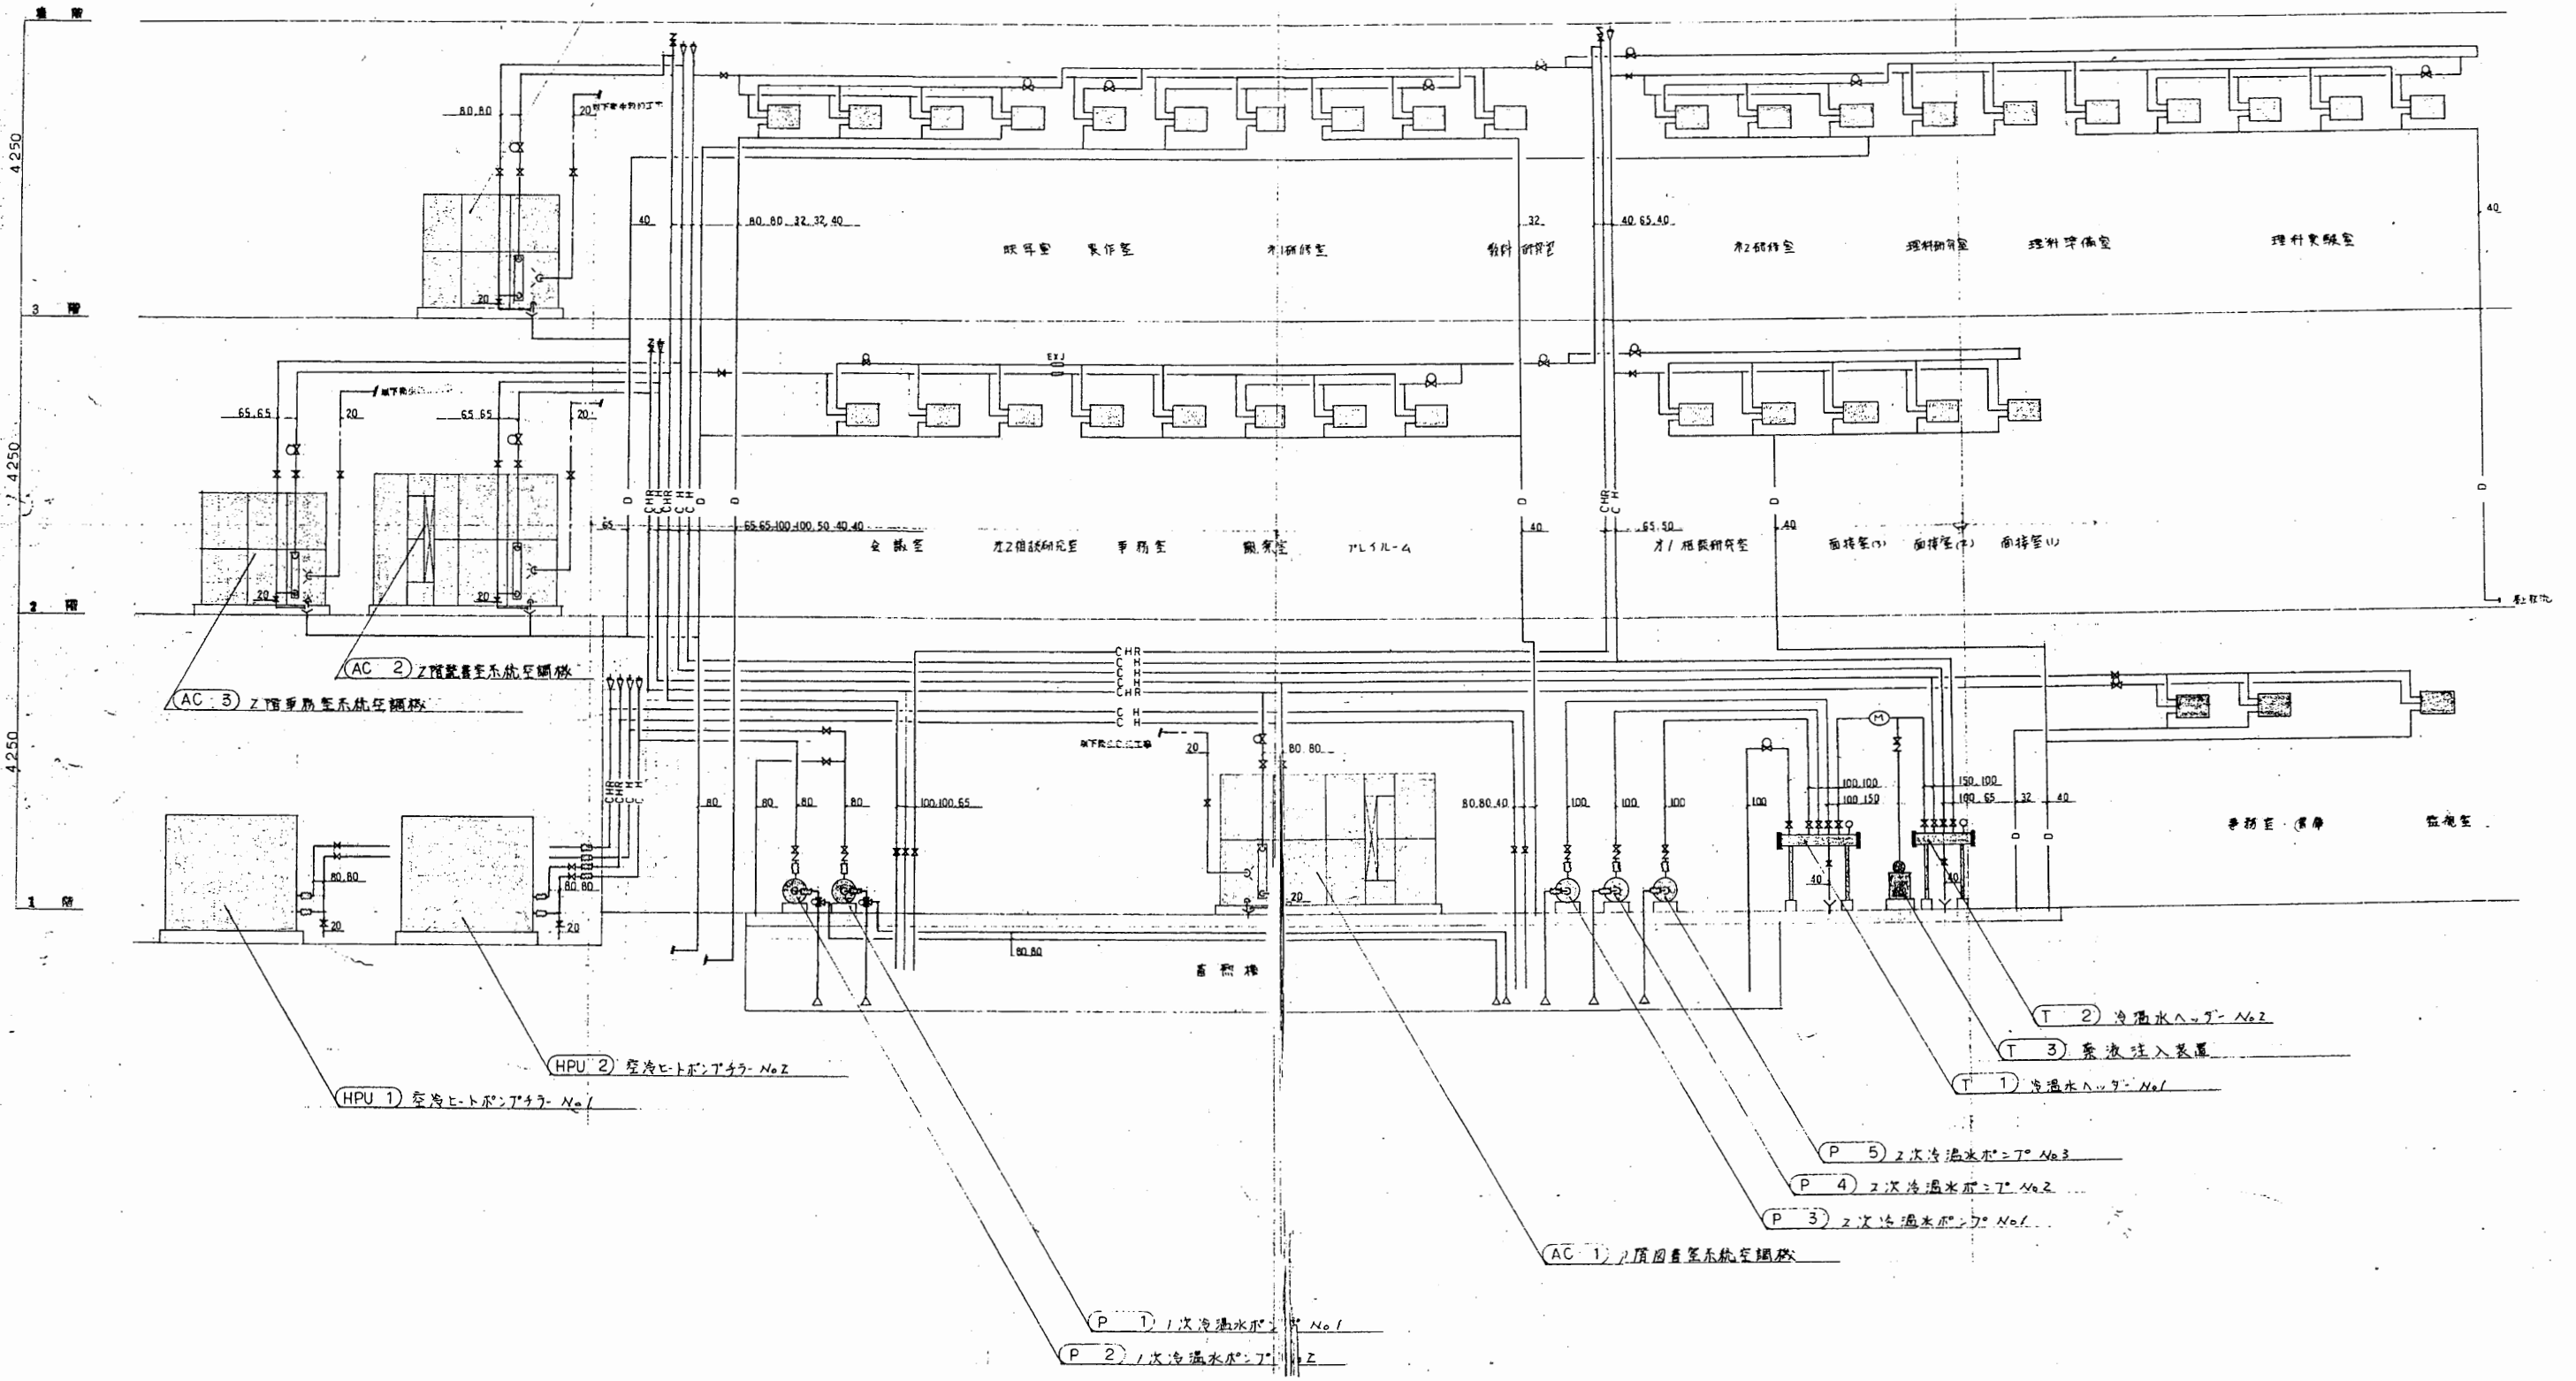


教育研究所

工事名	市立中央図書館ほか7か所 建築基準法第12条点検業務委託			設計者資格 氏名	級建築士登録第 号			課長	主査等	担当者	横須賀市 財務部 FM推進課
図面名称	ダクト系統図	図番	縮尺	作図	平成	年	月	日			

A3 A4


1号出口 BA NO 15 175	21号出口 R 300x200 400
2号出口 R 300x150 300	22号出口 BA NO 15 150
3号出口 R 300x150 300	23号出口 R 300x150 300
4号出口 BA NO 20 500	24号出口 BA NO 20 250
5号出口 R 300x150 100	25号出口 S.L 300x250 500
6号出口 S.L 150x150 100	26号出口 S.L 250x200 300
7号出口 BA NO 15 200	27号出口 S.L 250x200 325
8号出口 R 200x150 200	28号出口 S.L 400x400 500
9号出口 BA NO 20 300	29号出口 S.L 100x100 800
10号出口 R 400x400 400	30号出口 S.L 100x800 400
11号出口 BA NO 15 400	31号出口 S.L 100x100 1000
12号出口 R 200x150 200	32号出口 4.7
13号出口 S.L 150x150 100	33号出口 R 600x250 4250
14号出口 50	34号出口 BA NO 13 100
15号出口 BA NO 15 200	35号出口 S.L 200x150 200
16号出口 S.L 200x150 200	36号出口 300
17号出口 300	37号出口 R 400x200 725
18号出口 R 200x100 150	38号出口 S.L 200x150 200
19号出口 S.L 200x200 200	39号出口 S.L 200x200 250
20号出口 BA NO 15 200	40号出口 270x150 200

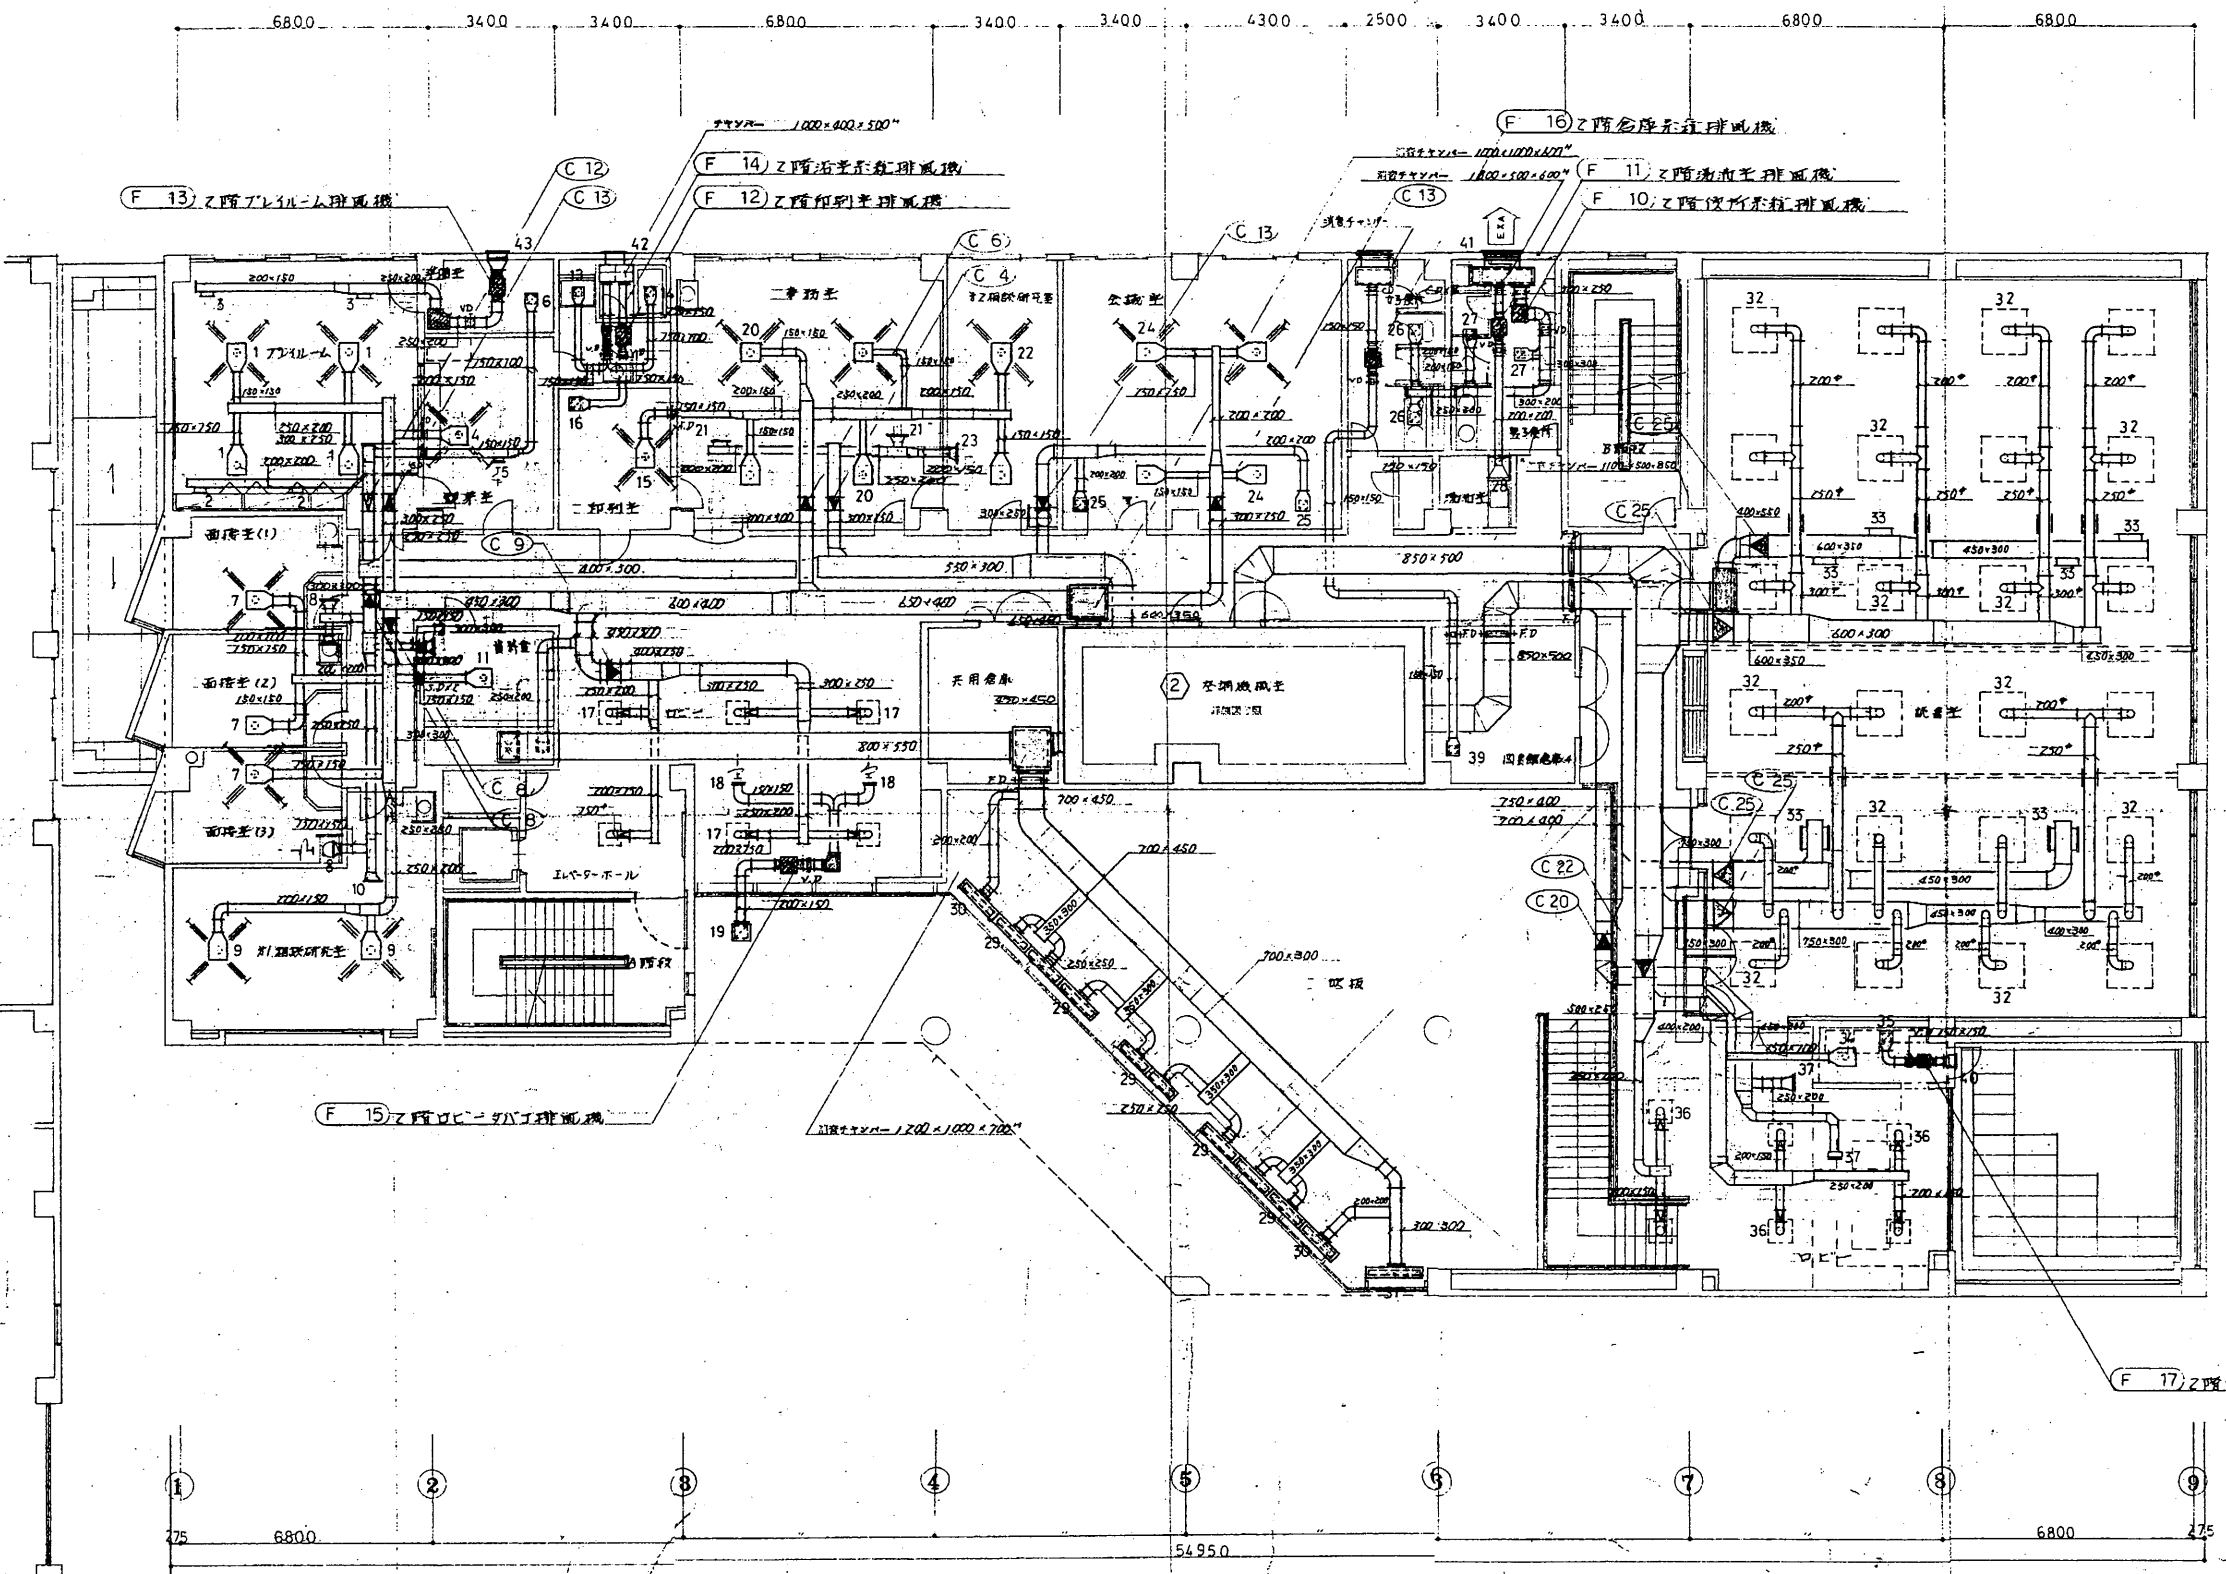

1号外置ファン 700x350 1700
2号外置ファン 470x370 350
3号外置ファン 470x370 700


教育研究所

工事名	市立中央図書館ほか7か所 建築基準法第12条点検業務委託		設計者資格 氏名	級建築士登録第 号		課長	主査等	担当者	横須賀市 財務部 FM推進課
図面名称	ダクト2階平面図	図番	縮尺	1:200	作図	平成 年 月 日			

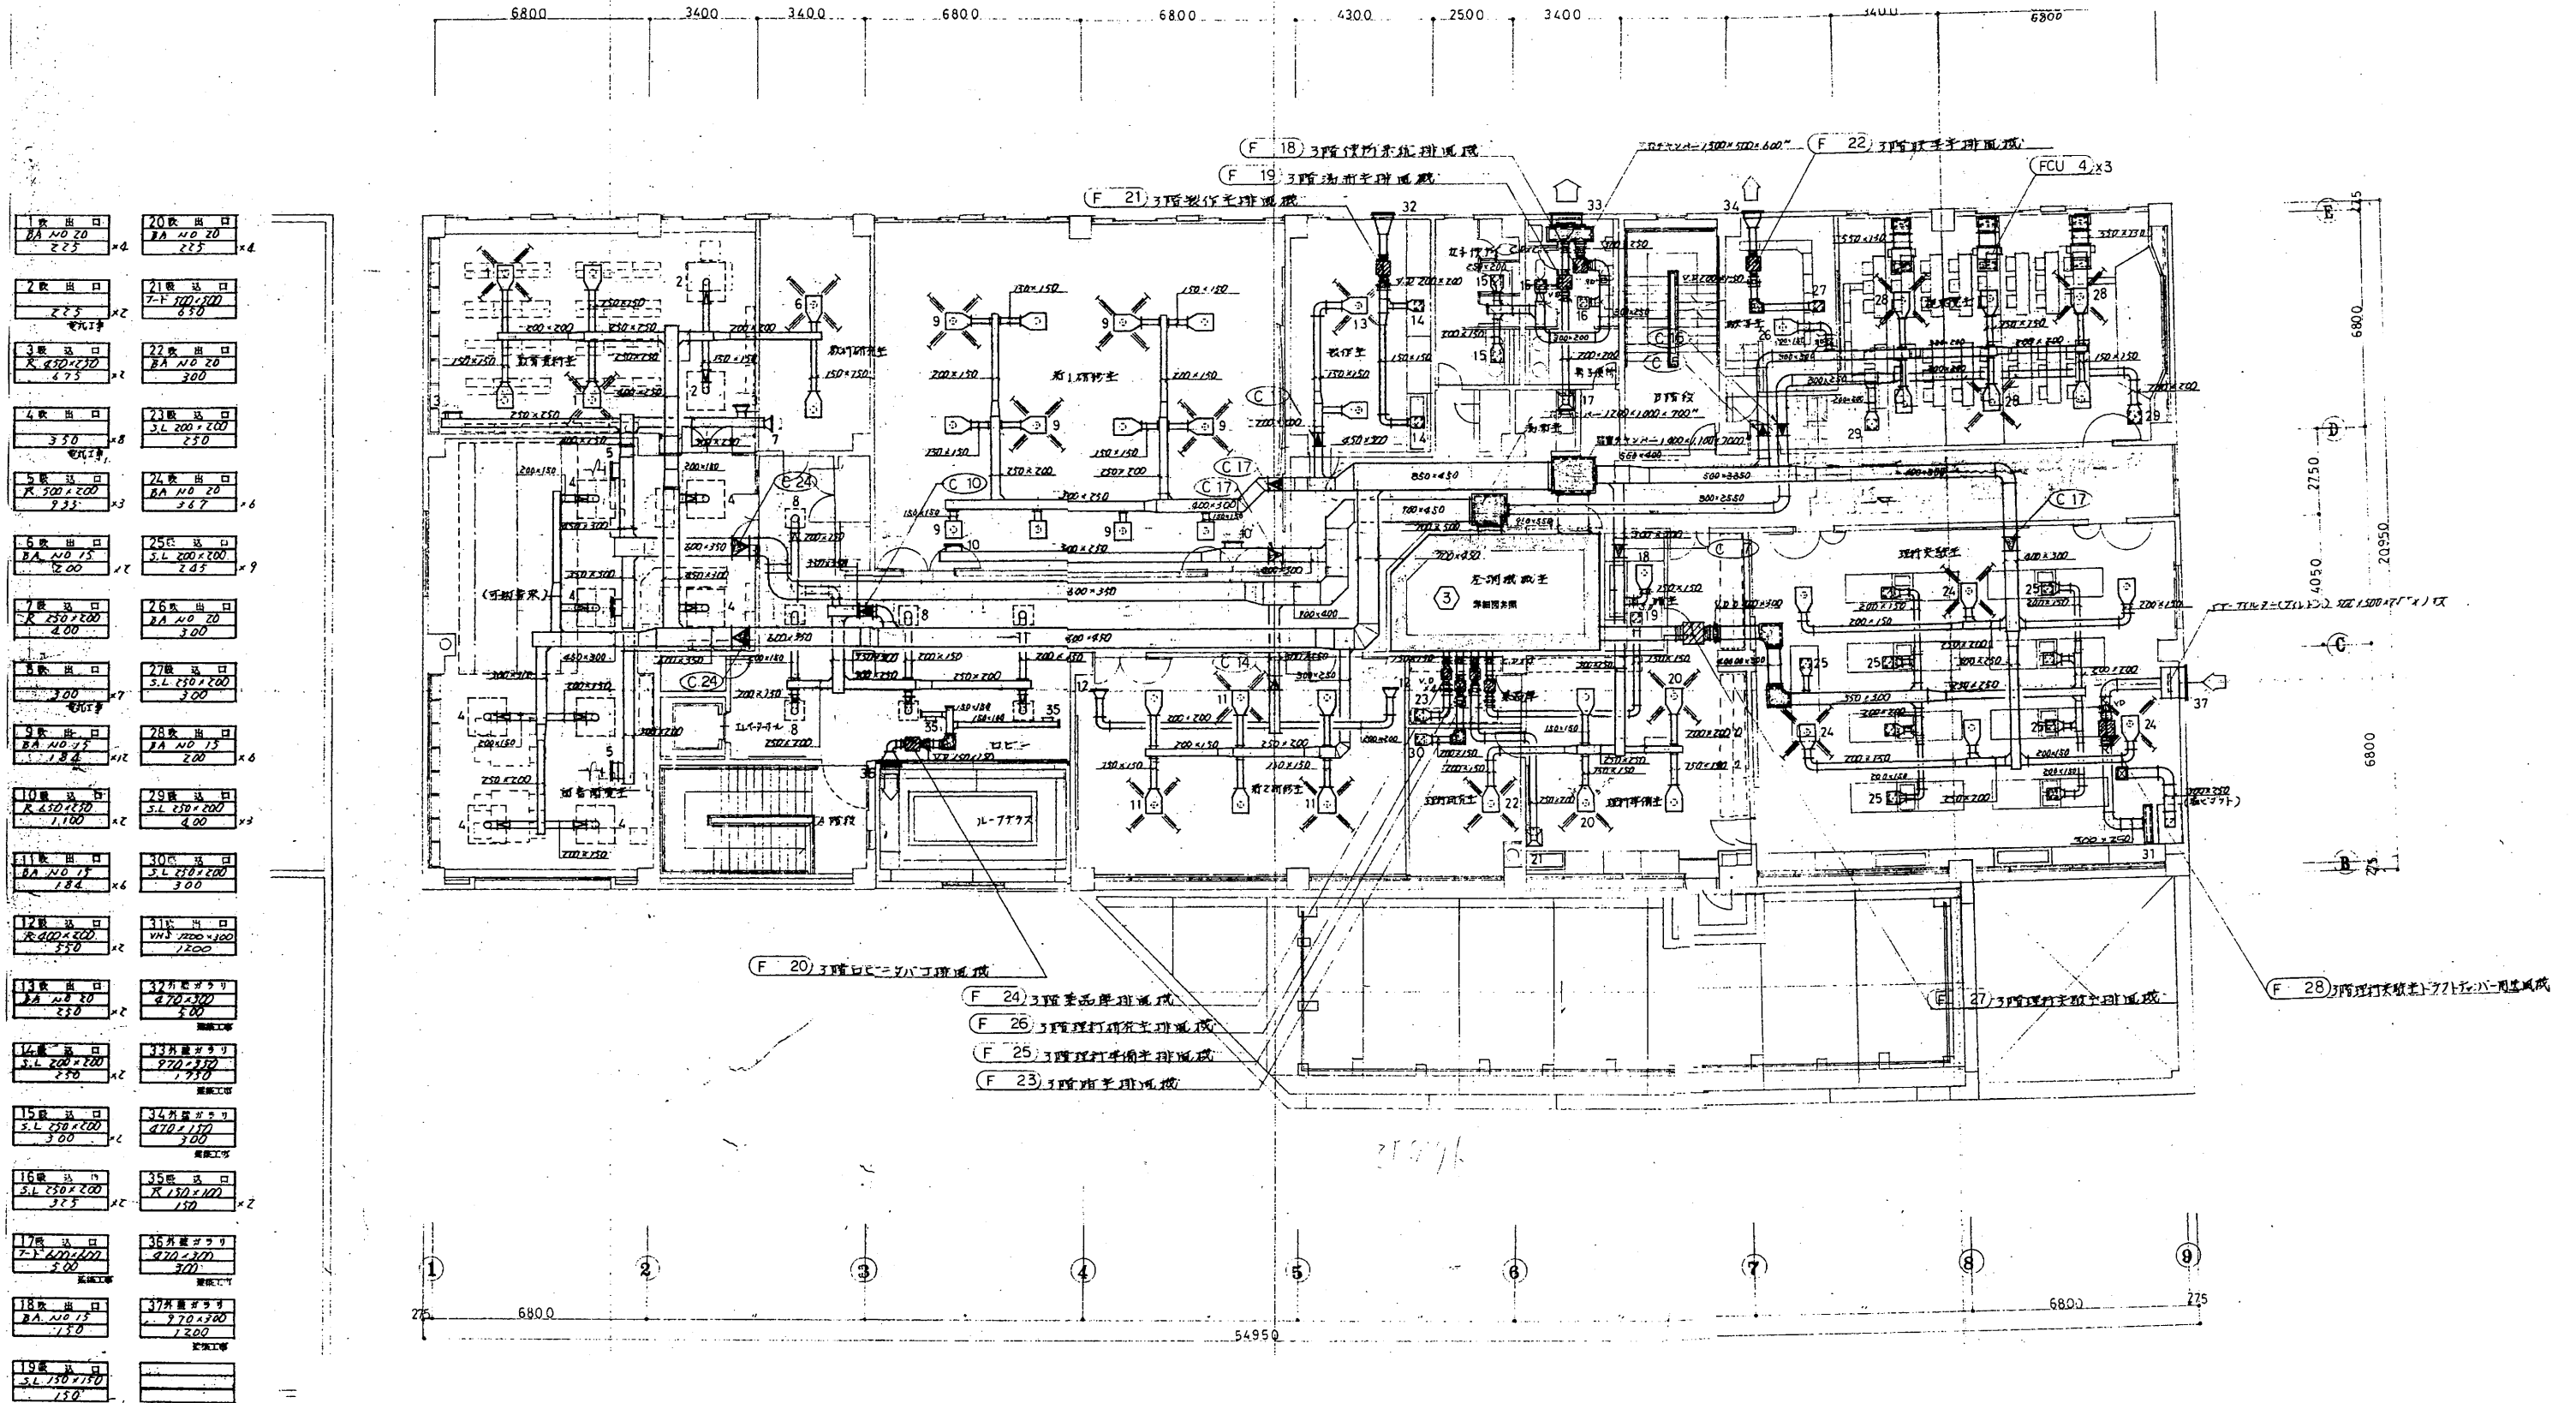

工事名	市立中央図書館ほか7か所 建築基準法第12条点検業務委託		設計者資格 氏名	級建築士登録第 _____ 号		課長	主査等	担当者	横須賀市 財務部 FM推進課
図面名称	ダクト3階平面図	図番	縮尺	1:200	作図	平成	年	月	


A3 A4

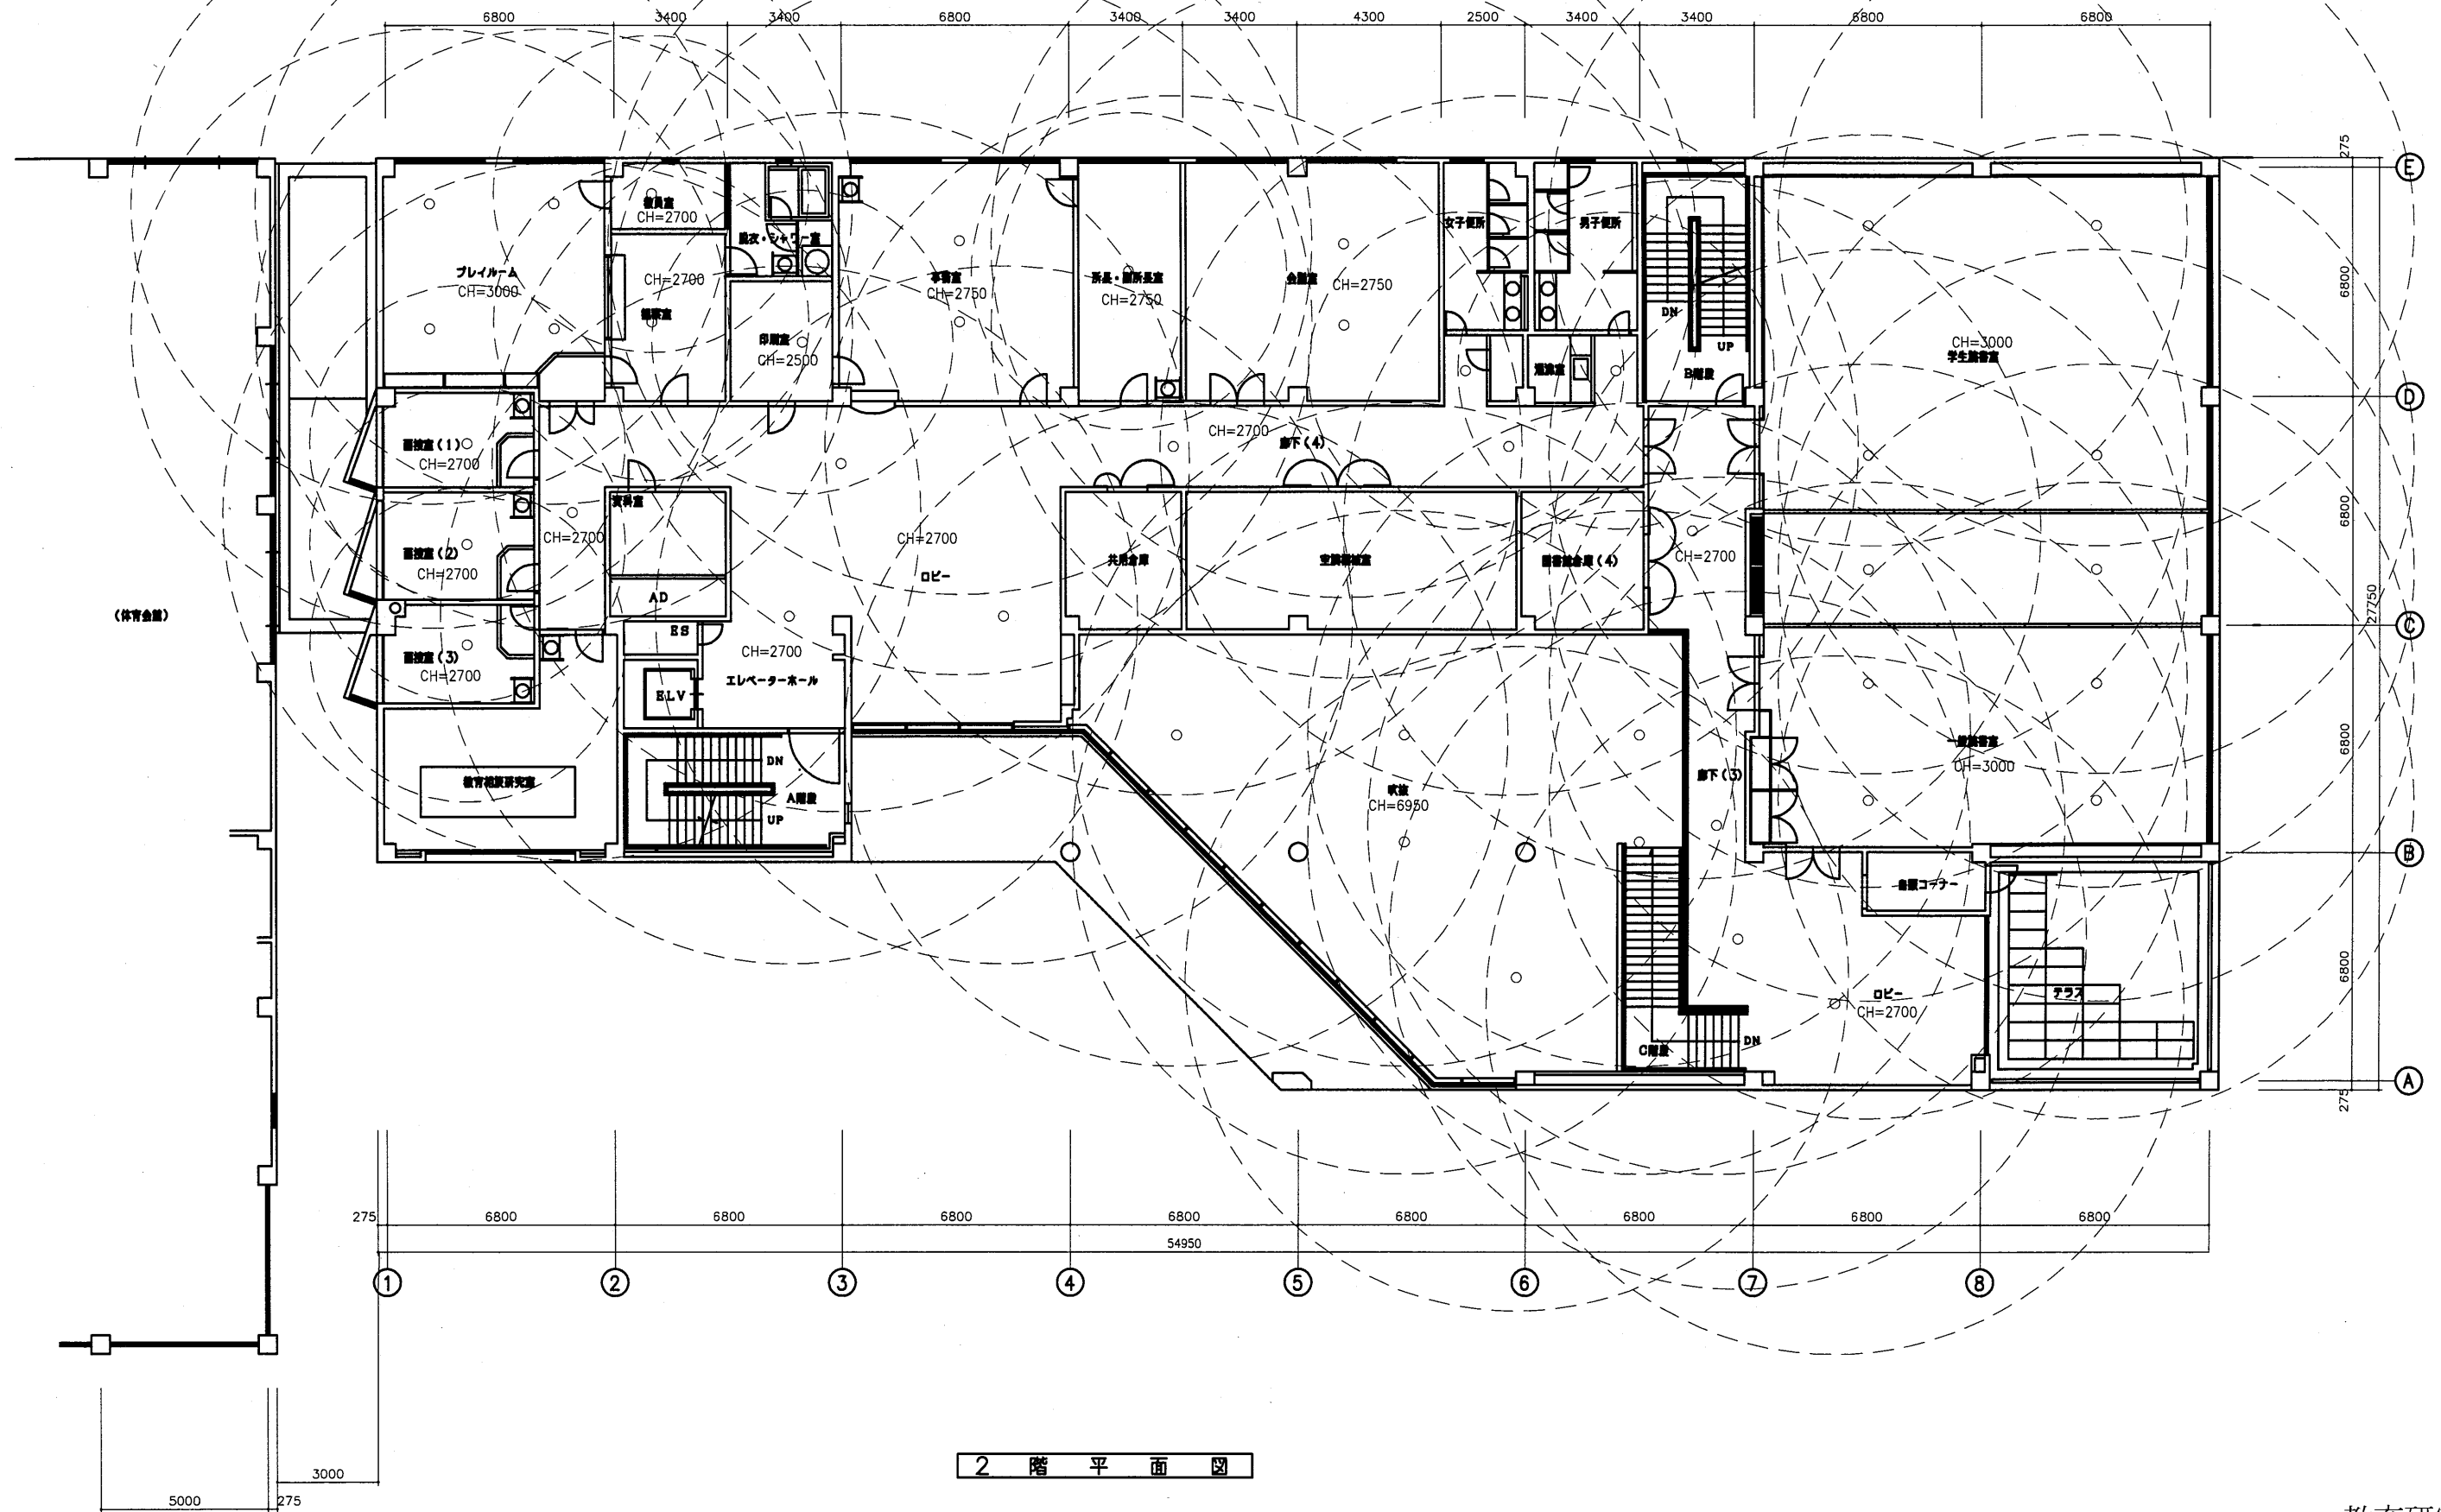

2階平面図

教育研究所



工事名	市立中央図書館ほか7か所 建築基準法第12条点検業務委託			設計者資格 氏名	級建築士登録第 号			課長	主査等	担当者	横須賀市 財務部 FM推進課
図面名称	2階非常照明平面図	図番	縮尺	1:200	作図	平成 年 月 日					

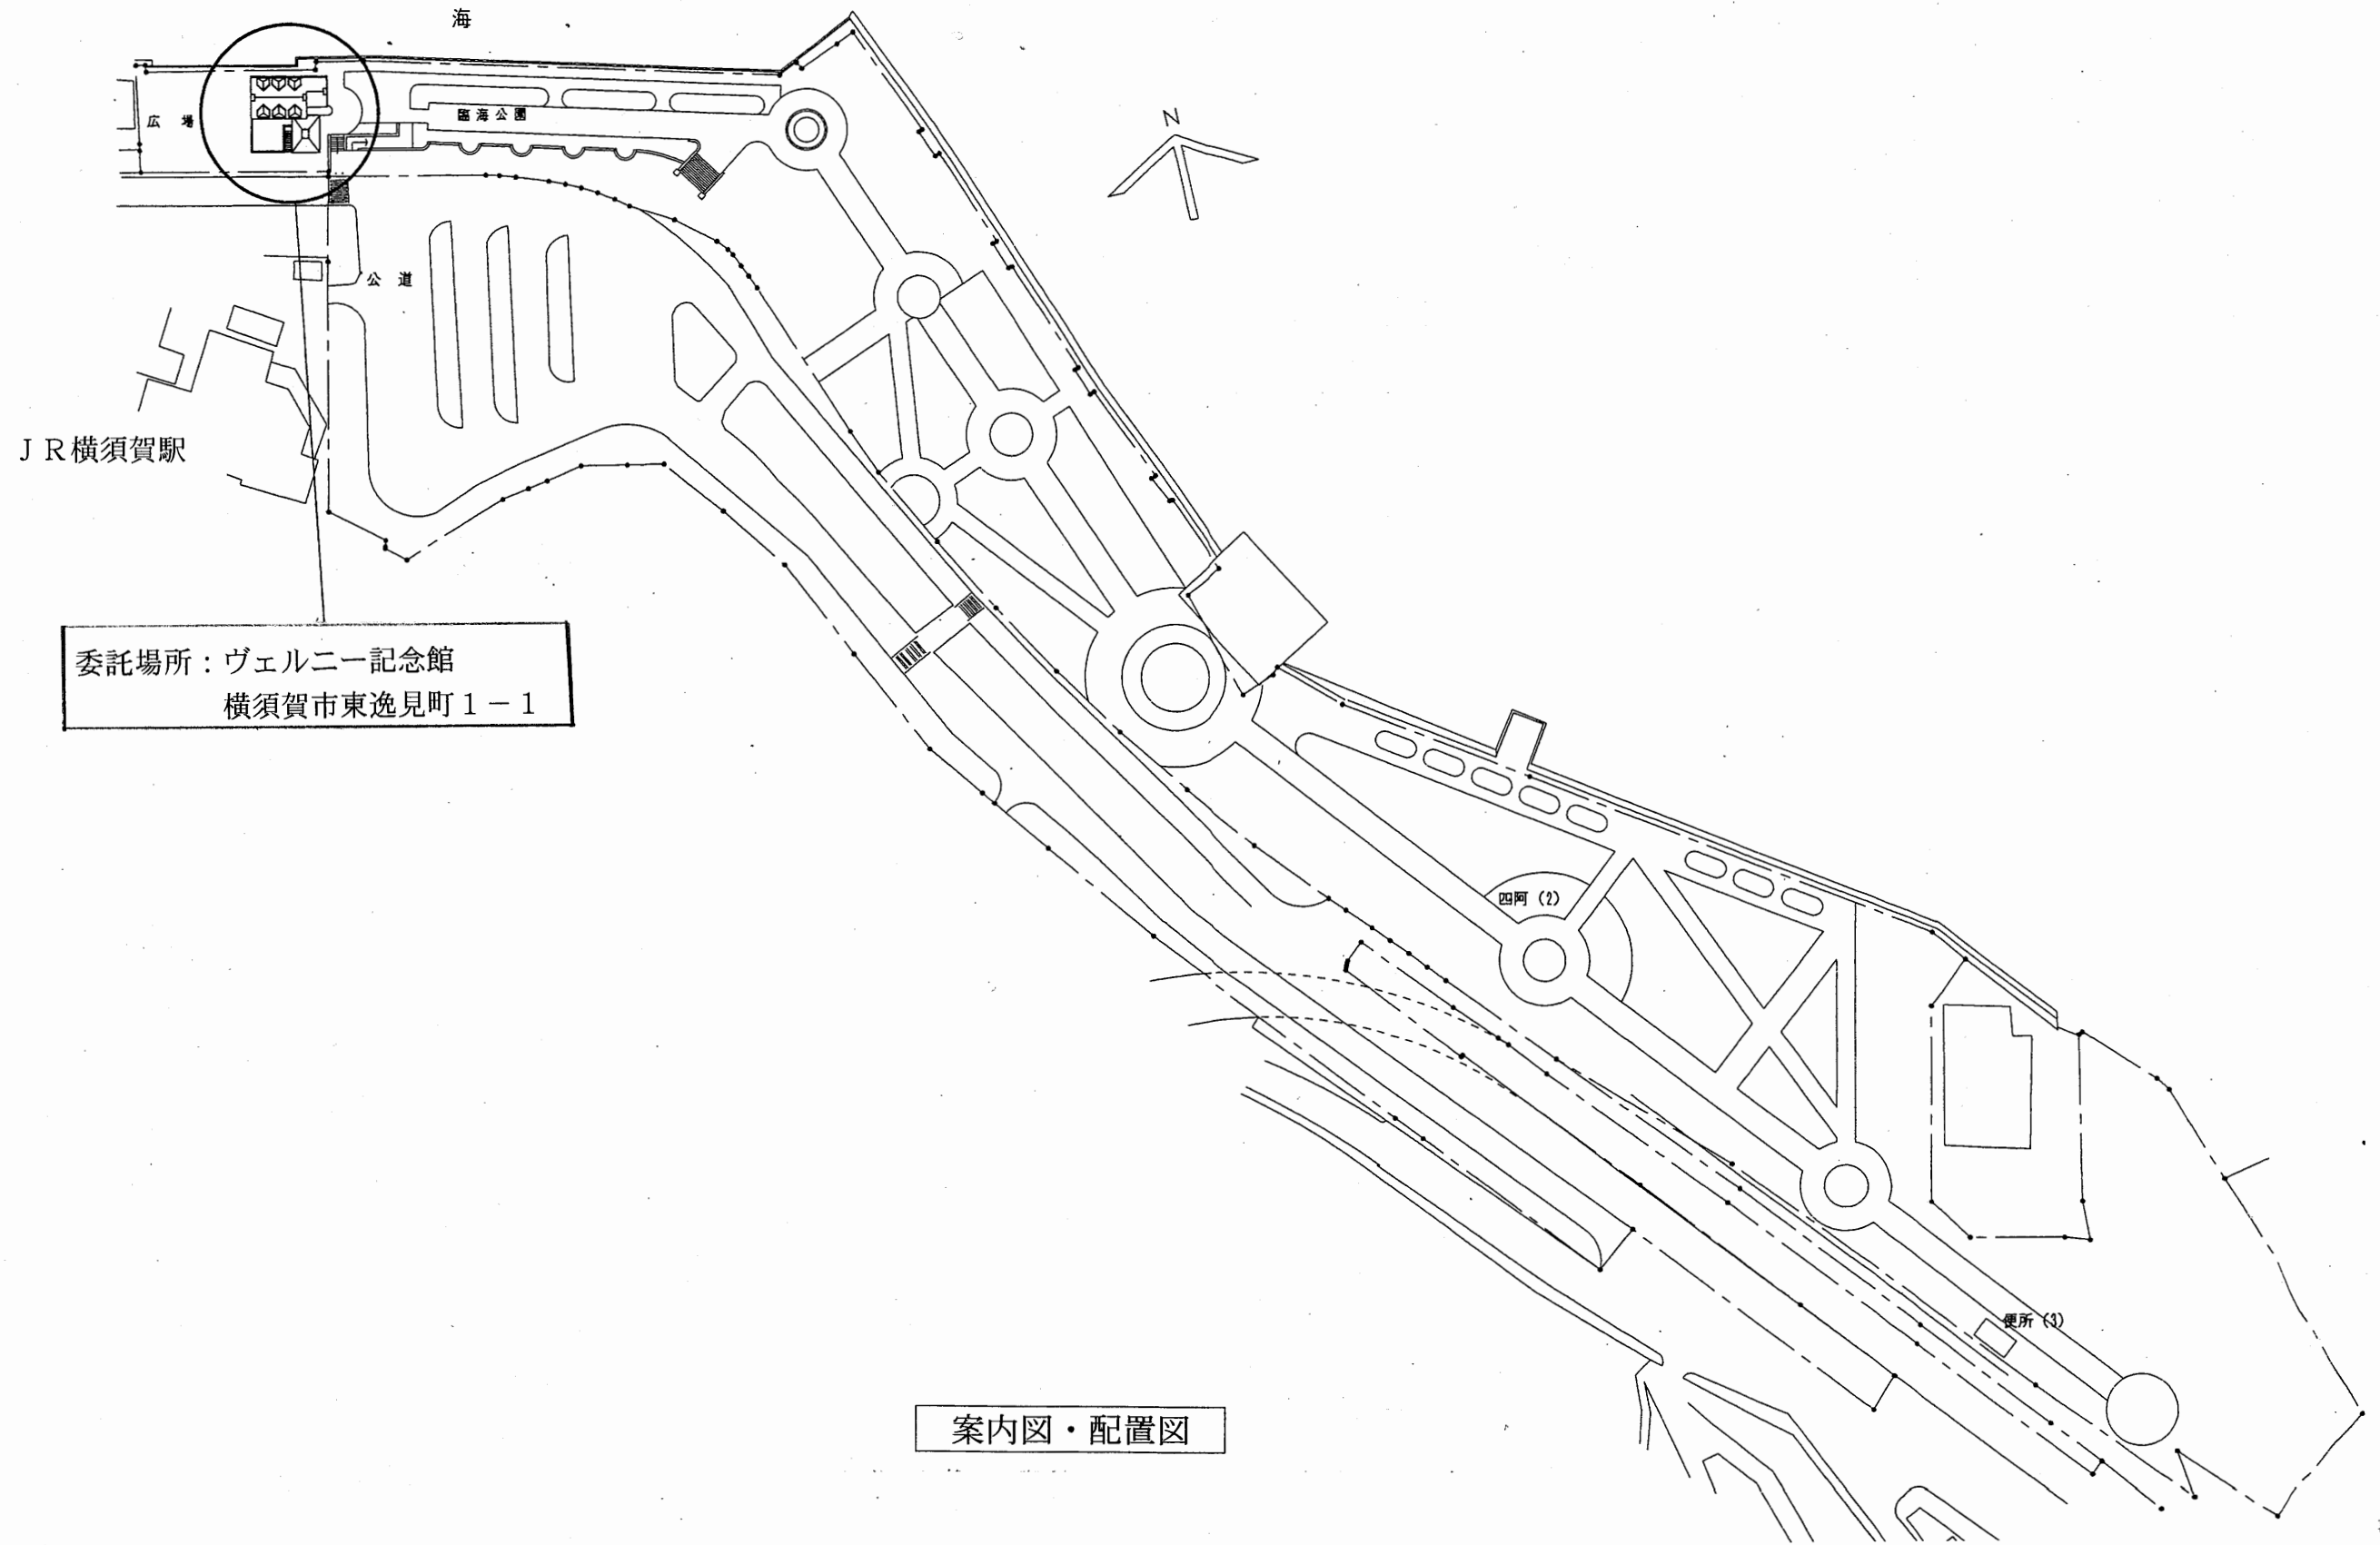

ヴェルニー記念館

工事名	市立中央図書館ほか7か所 建築基準法第12条点検業務委託			設計者資格 氏名	級建築士登録第 号		課長	主査等	担当者	横須賀市 財務部 FM推進課
図面名称	案内図・配置図	図番	縮尺	作図	平成	年	月	日		

A3 A4

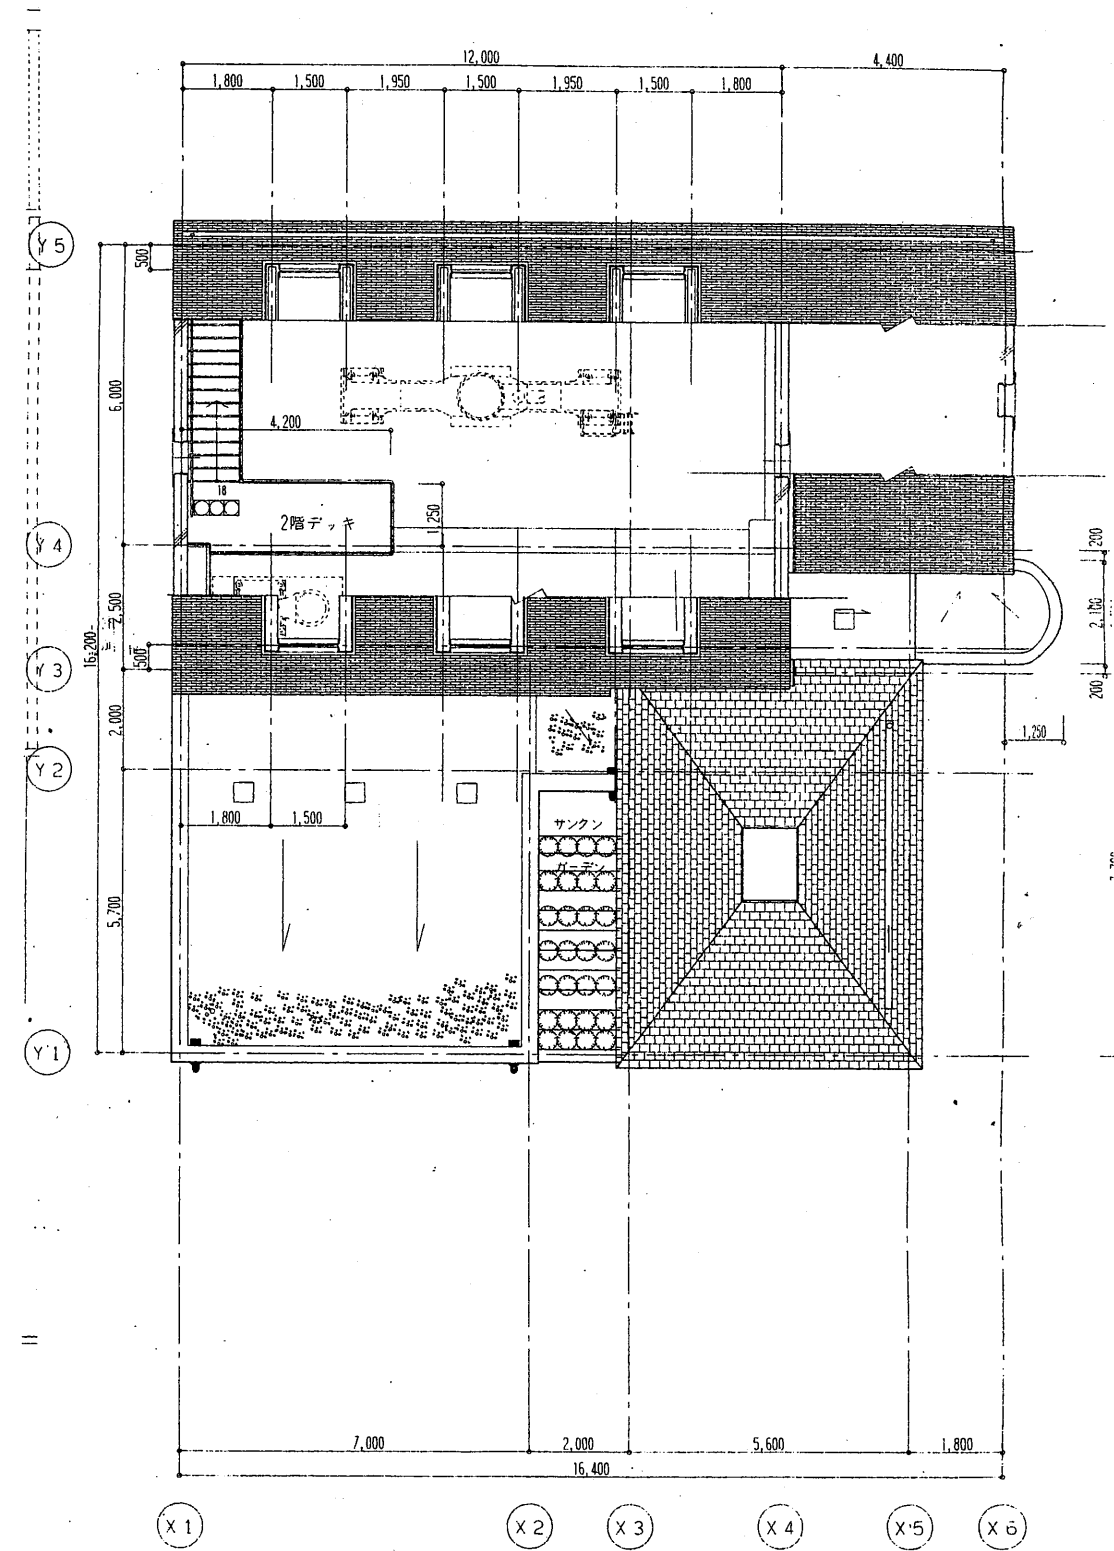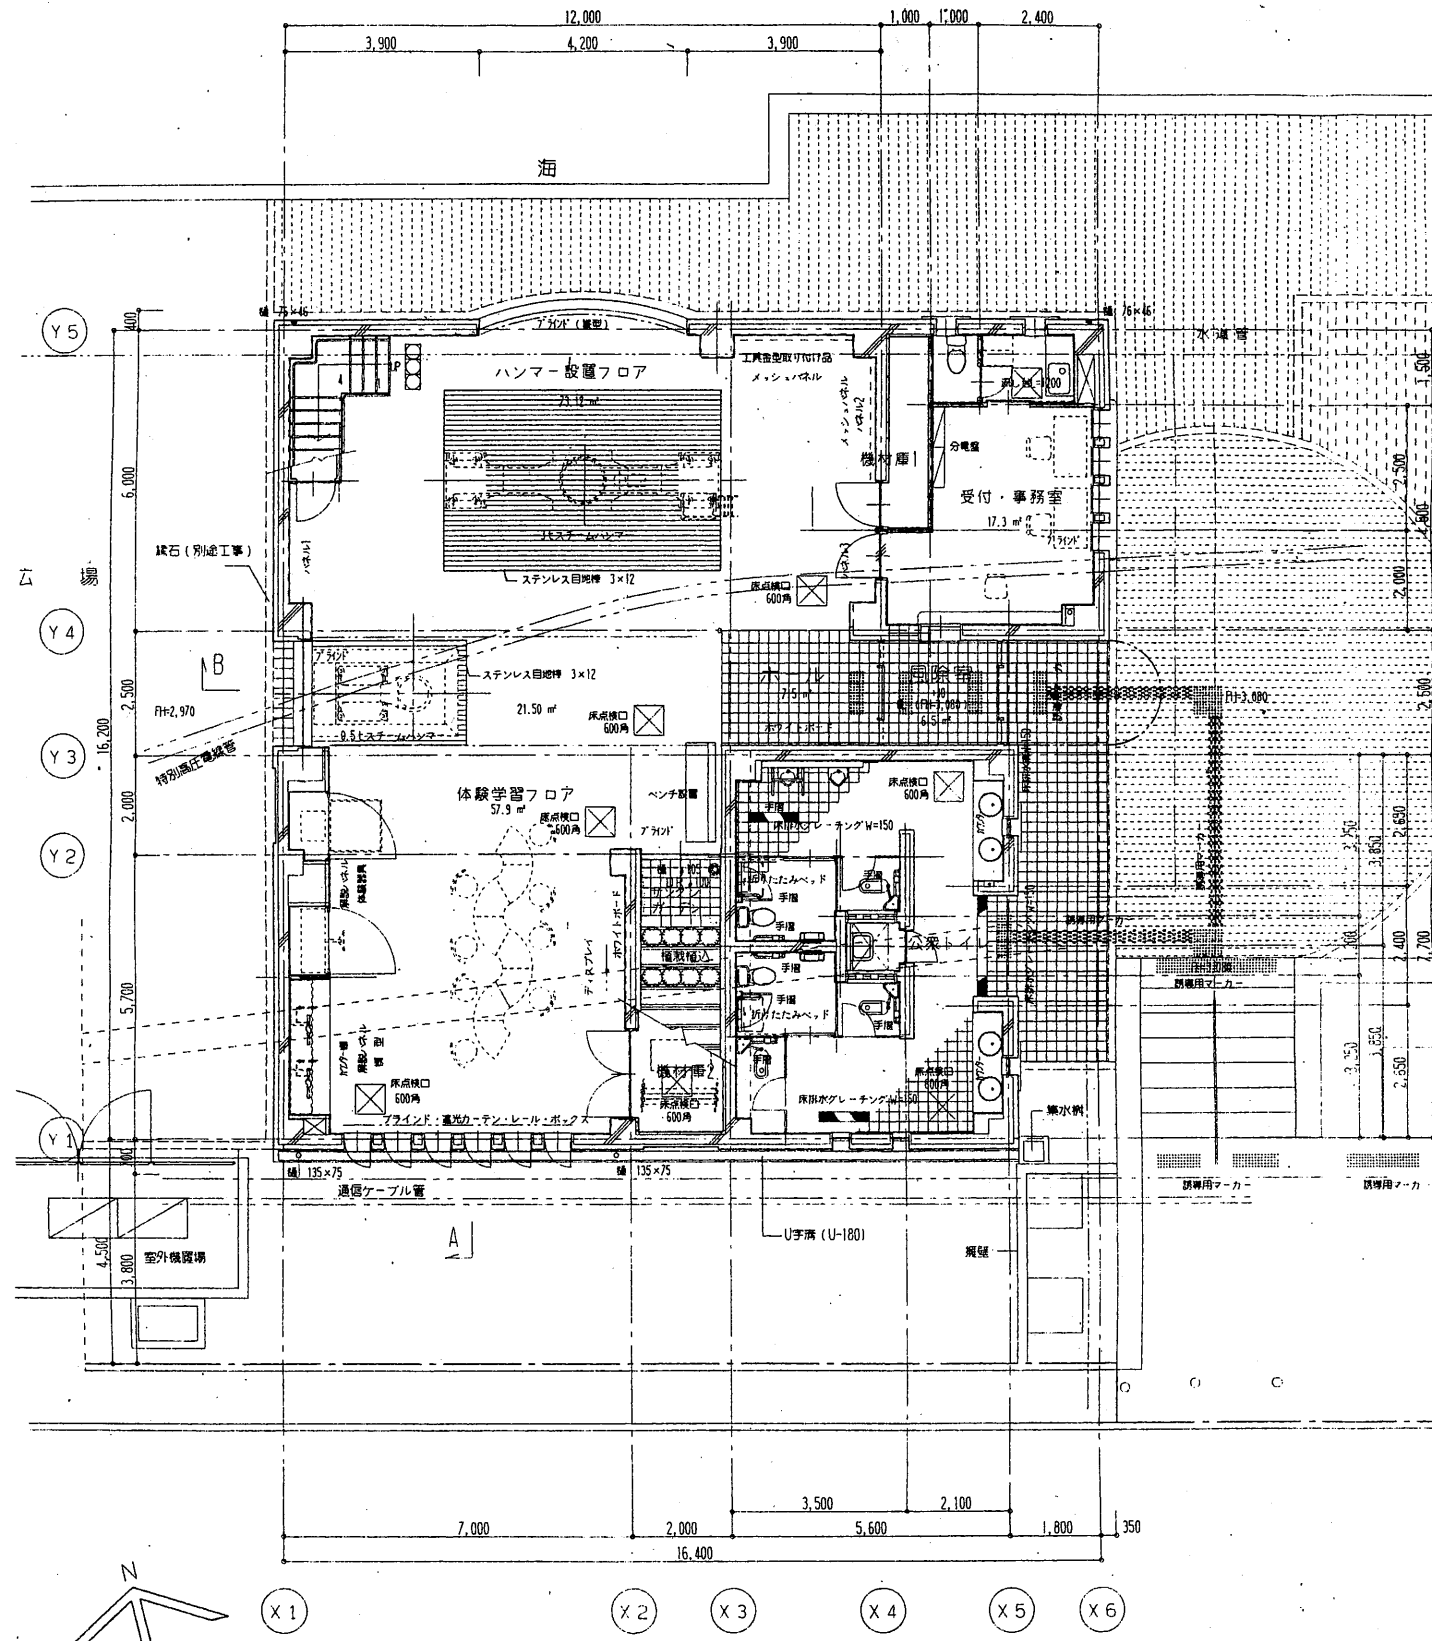


1階平面図

2階平面図


ヴェルニー記念館

横須賀市
財務部 FM推進課

工事名	市立中央図書館ほか7か所 建築基準法第12条点検業務委託			設計者資格 氏名	級建築士登録第 _____ 号			課長	主査等	担当者
図面名称	1階平面図	2階平面図	図番	縮尺	S=1:150	作図	平成	年	月	日

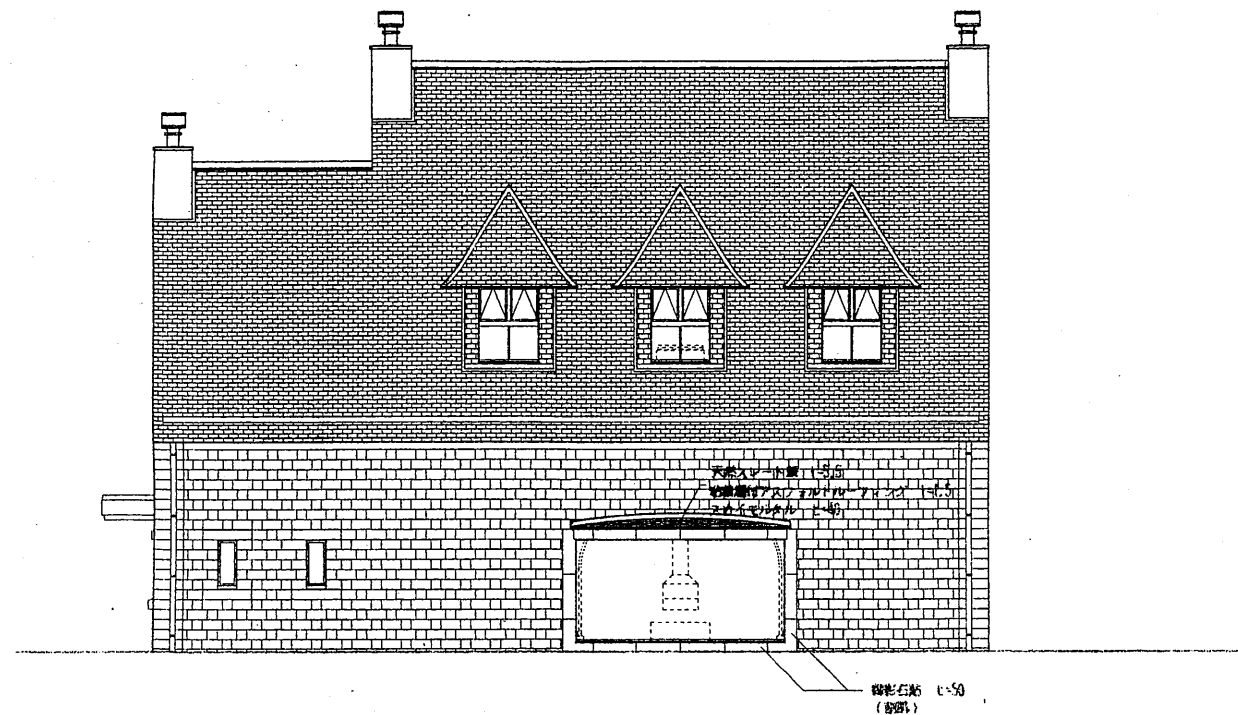


北側立面図

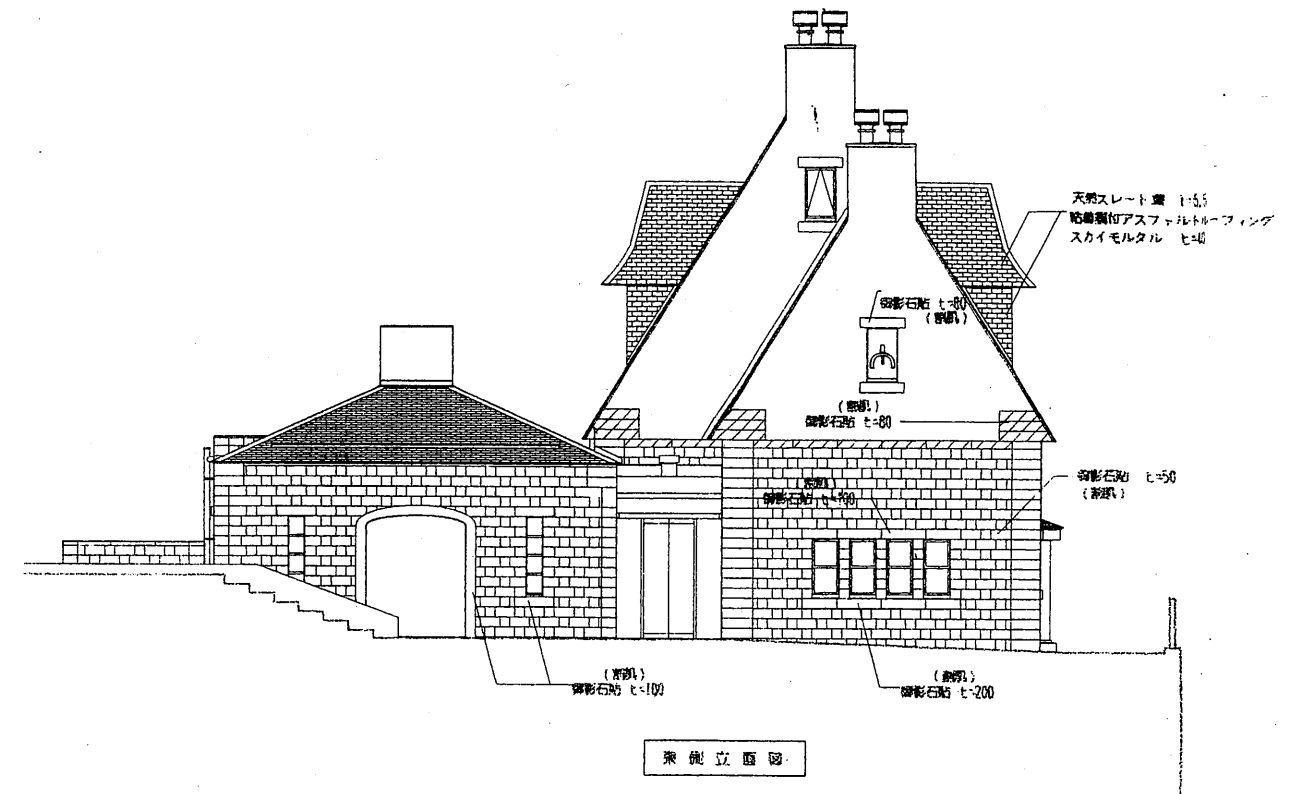

東側立面図




南側立面図

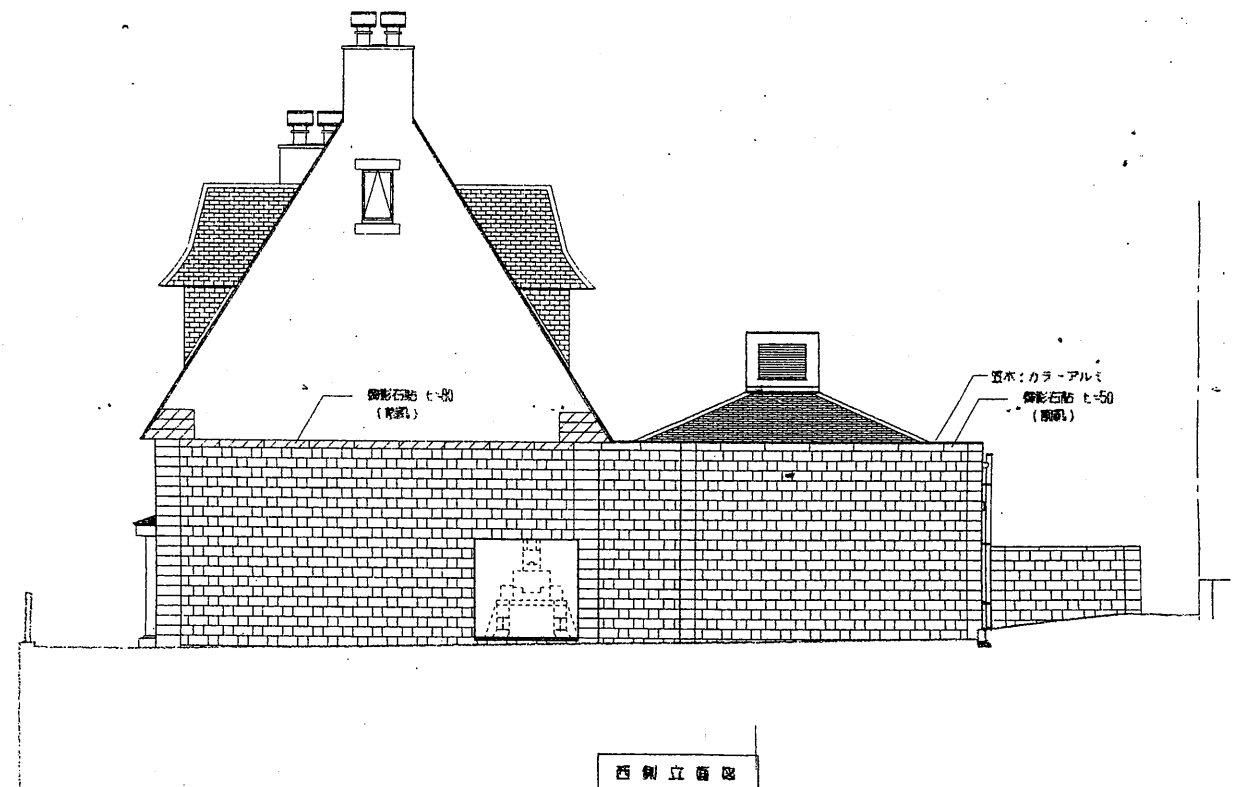


西側立面図

ヴェルニー記念館

工事名	市立中央図書館ほか7か所 建築基準法第12条点検業務委託			設計者資格 氏名	級建築士登録第 _____ 号			課長	主査等	担当者	横須賀市 財務部 FM推進課
図面名称	立面図	図番		縮尺	S=1:150	作図	平成 年 月 日				

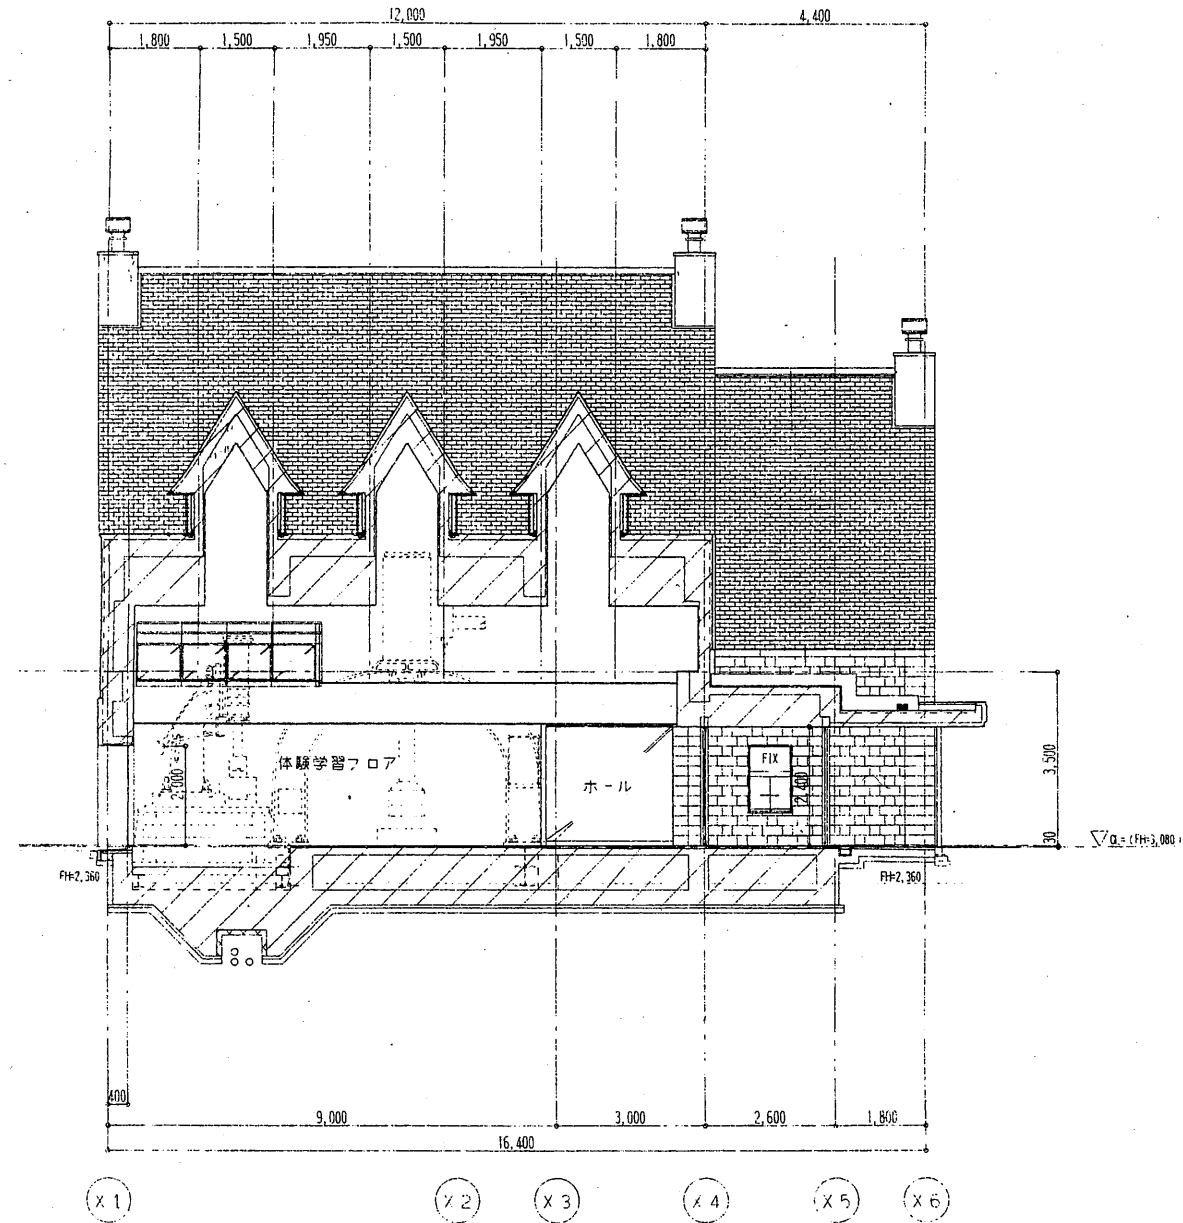


B - B 断面図

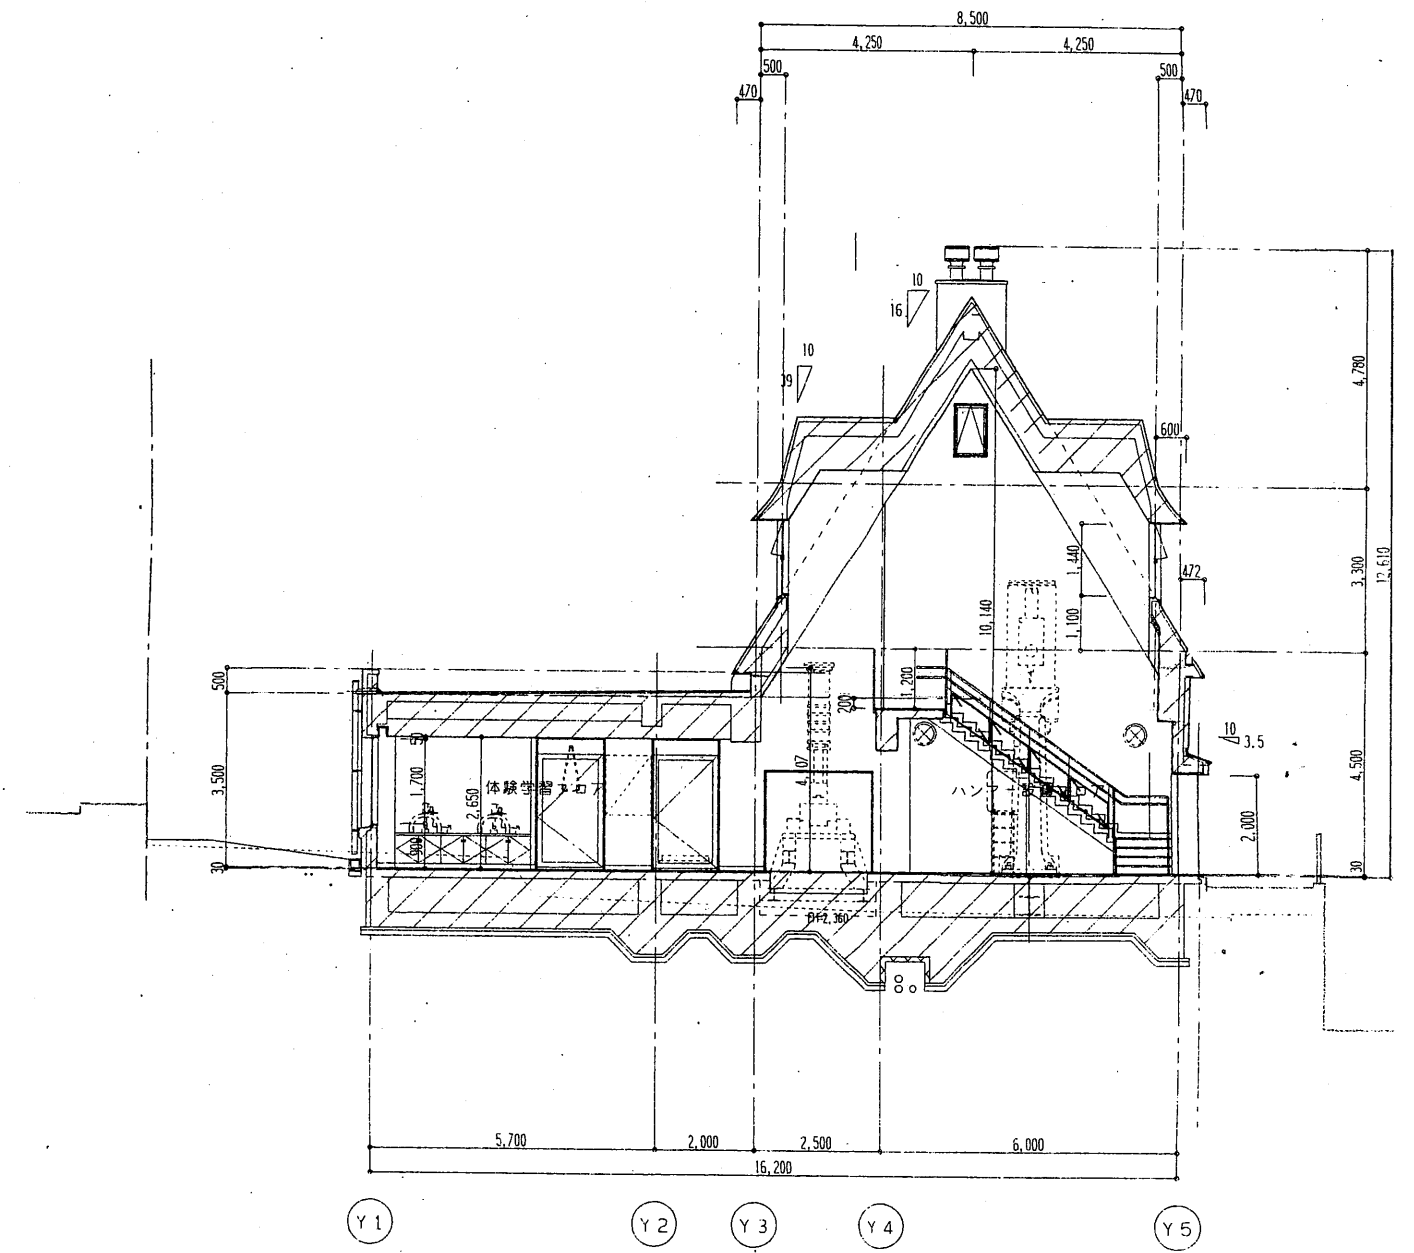

A - A 断面図

ヴェルニー記念館

工事名	市立中央図書館ほか7か所 建築基準法第12条点検業務委託			設計者資格 氏名	級建築士登録第 号			課長	主査等	担当者	横須賀市 財務部 FM推進課
図面名称	断面図	図番	縮尺	S = 1 : 150	作図	平成	年	月	日		

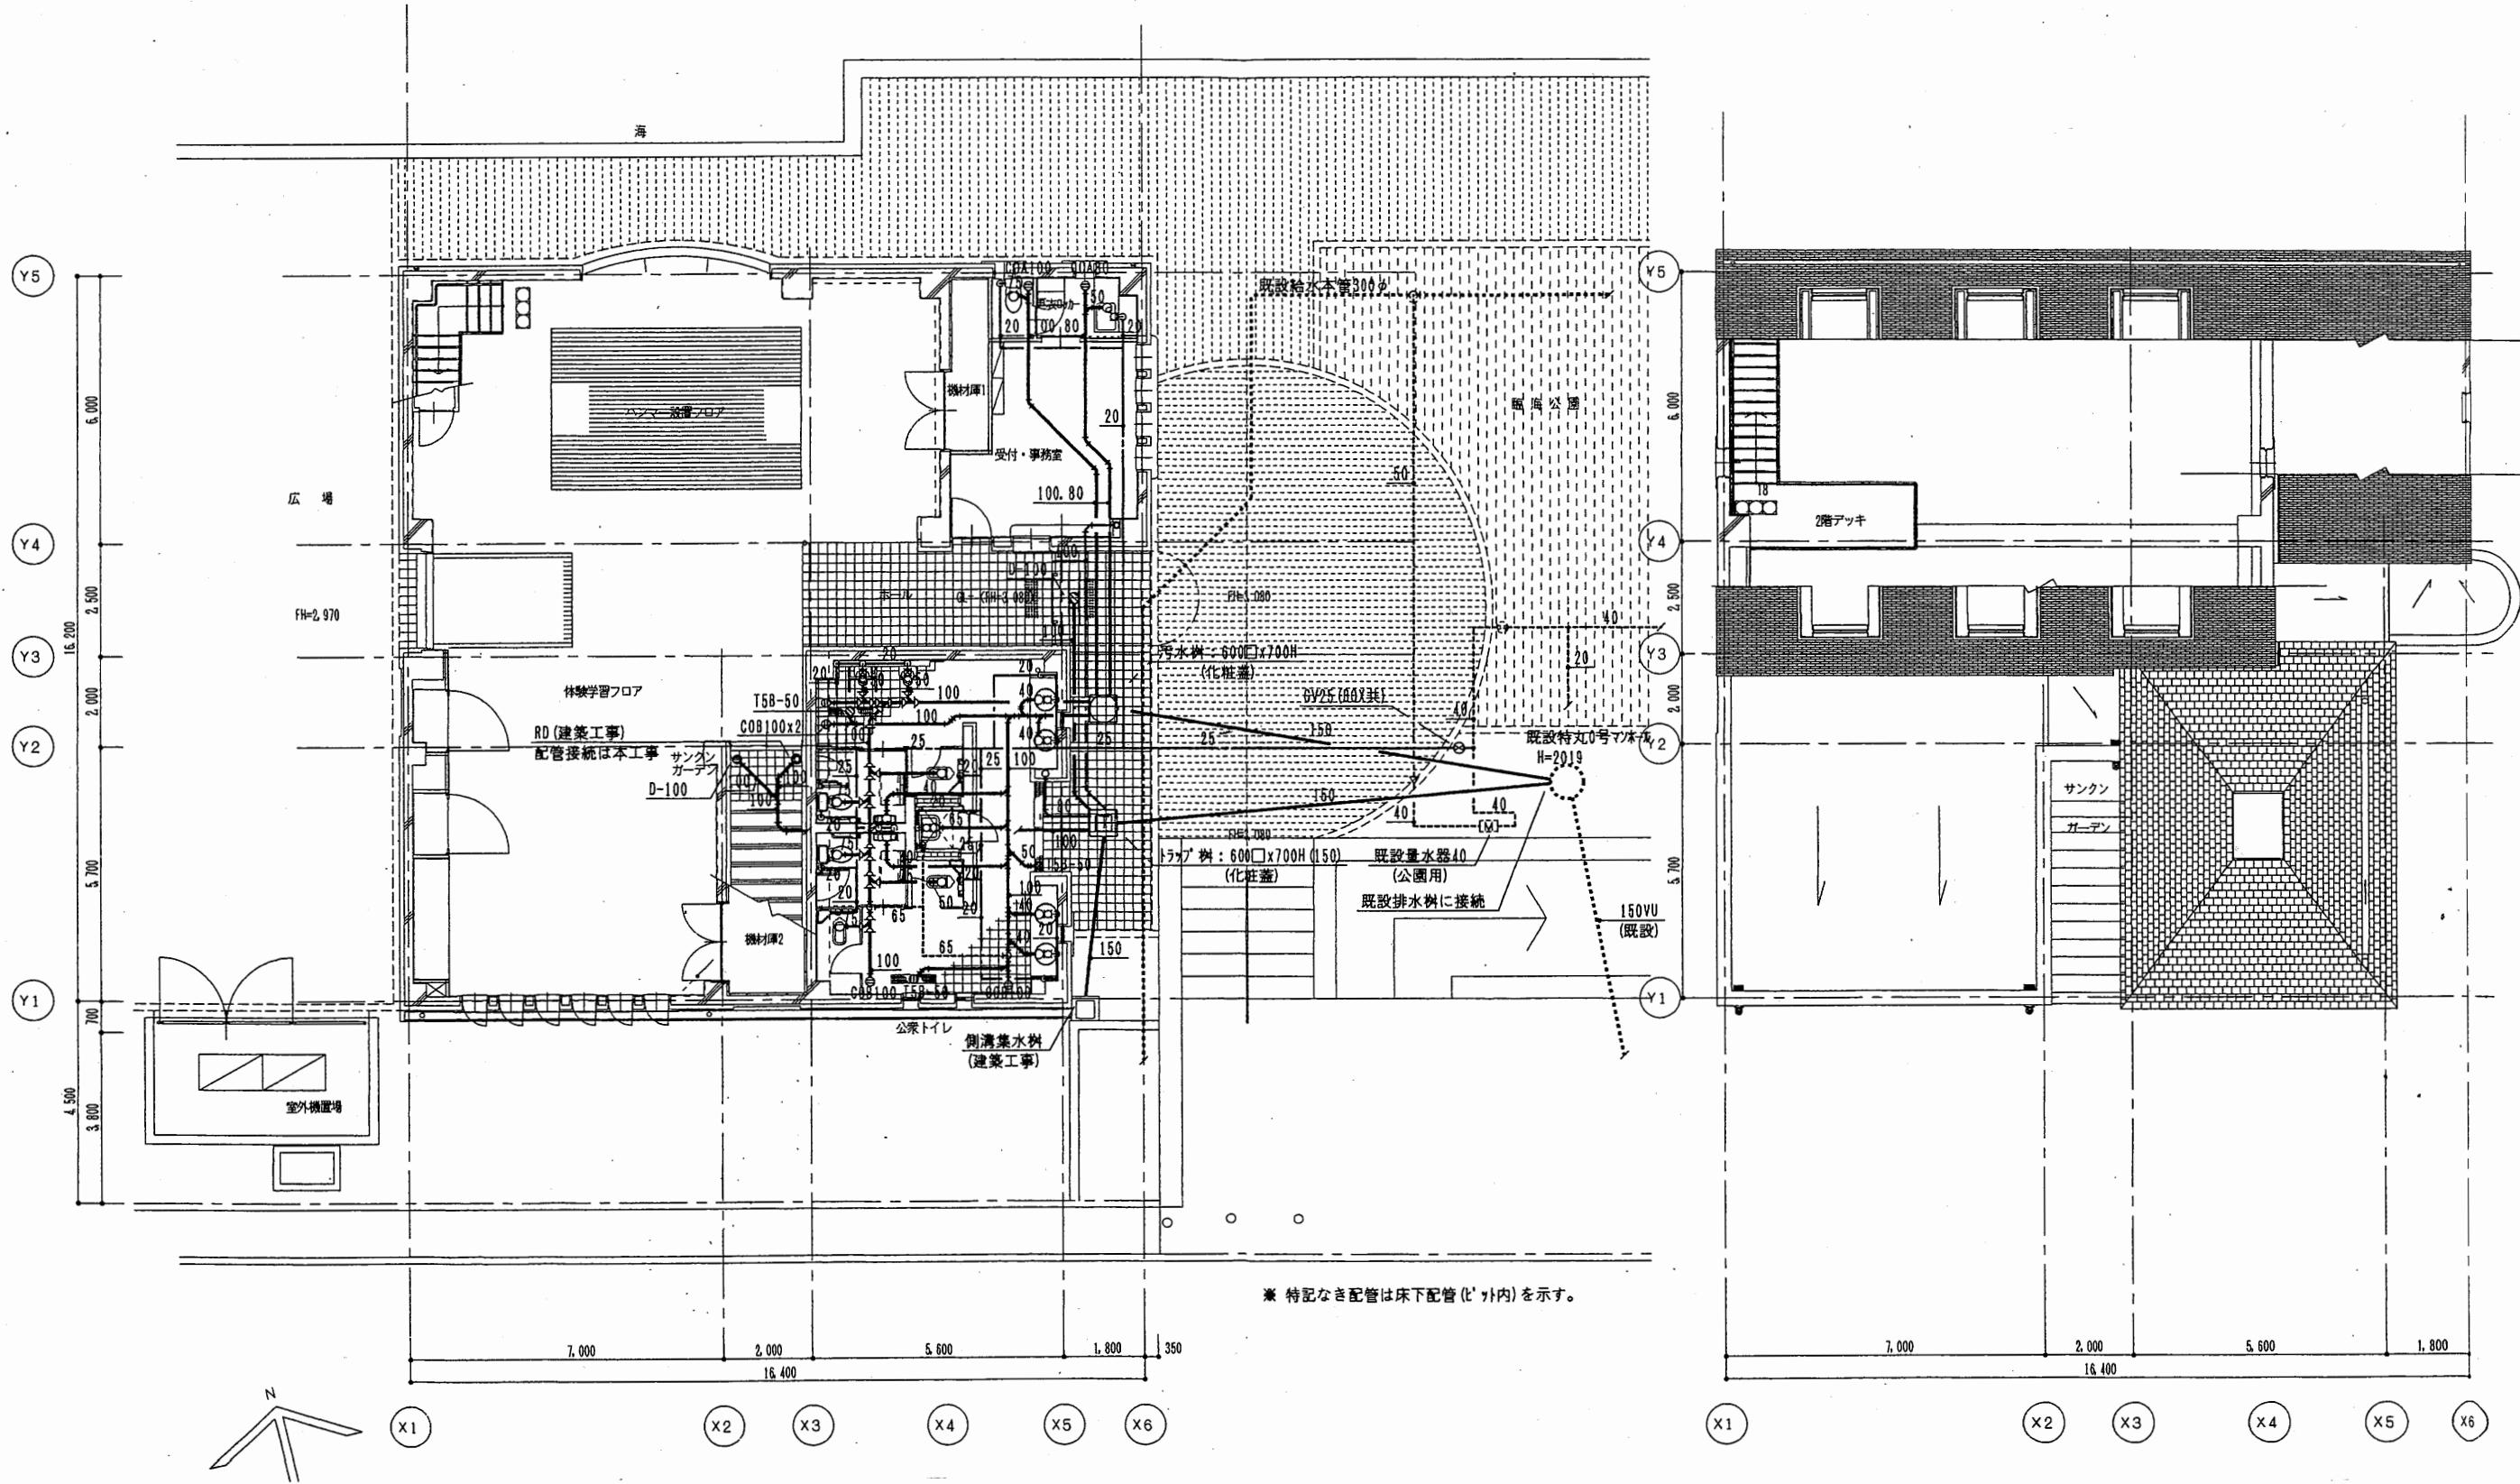

1階平面図

2階平面図




ヴェルニー記念館

工事名	市立中央図書館ほか7か所 建築基準法第12条点検業務委託			設計者資格 氏名	級建築士登録第 _____ 号			課長	主査等	担当者	横須賀市 財務部 FM推進課
図面名称	衛生設備平面図	図番	縮尺	S=1:150	作図	平成	年	月	日		


室名 A3	ハンマー設置フロア	室名	ハンマー設置フロア	室名	受付・事務室	室名	体験学習フロア	室名
風量	540 m³/h		風量	3480 m³/h	風量	120 m³/h	風量	255 m³/h
形式	バム(絶縁防止タイプ)	4	形式	HS	形式	VHS	形式	VHS
サイズ	NL10		サイズ	1700x350	サイズ	150x150	サイズ	250x250
BOX			BOX	1900x600x600H	BOX	350x350x350H	BOX	450x450x400H

室名	ハンマー設置フロア	室名	ホール	室名	体験学習フロア	室名	体験学習フロア	室名
風量	495 m³/h		風量	180 m³/h	風量	420 m³/h	風量	255 m³/h
形式	バム(絶縁防止タイプ)	4	形式	BL-S	形式	HS	形式	HS
サイズ	NL10		サイズ	1000L	サイズ	250x250	サイズ	250x250
BOX			BOX	1200x300x350H	BOX	450x450x400H	BOX	450x450x400H

※ BOXの項目に於いて●印は消音内貼 (GW50mm) を示し、○印は消音内貼 (GW25mm) を示す。

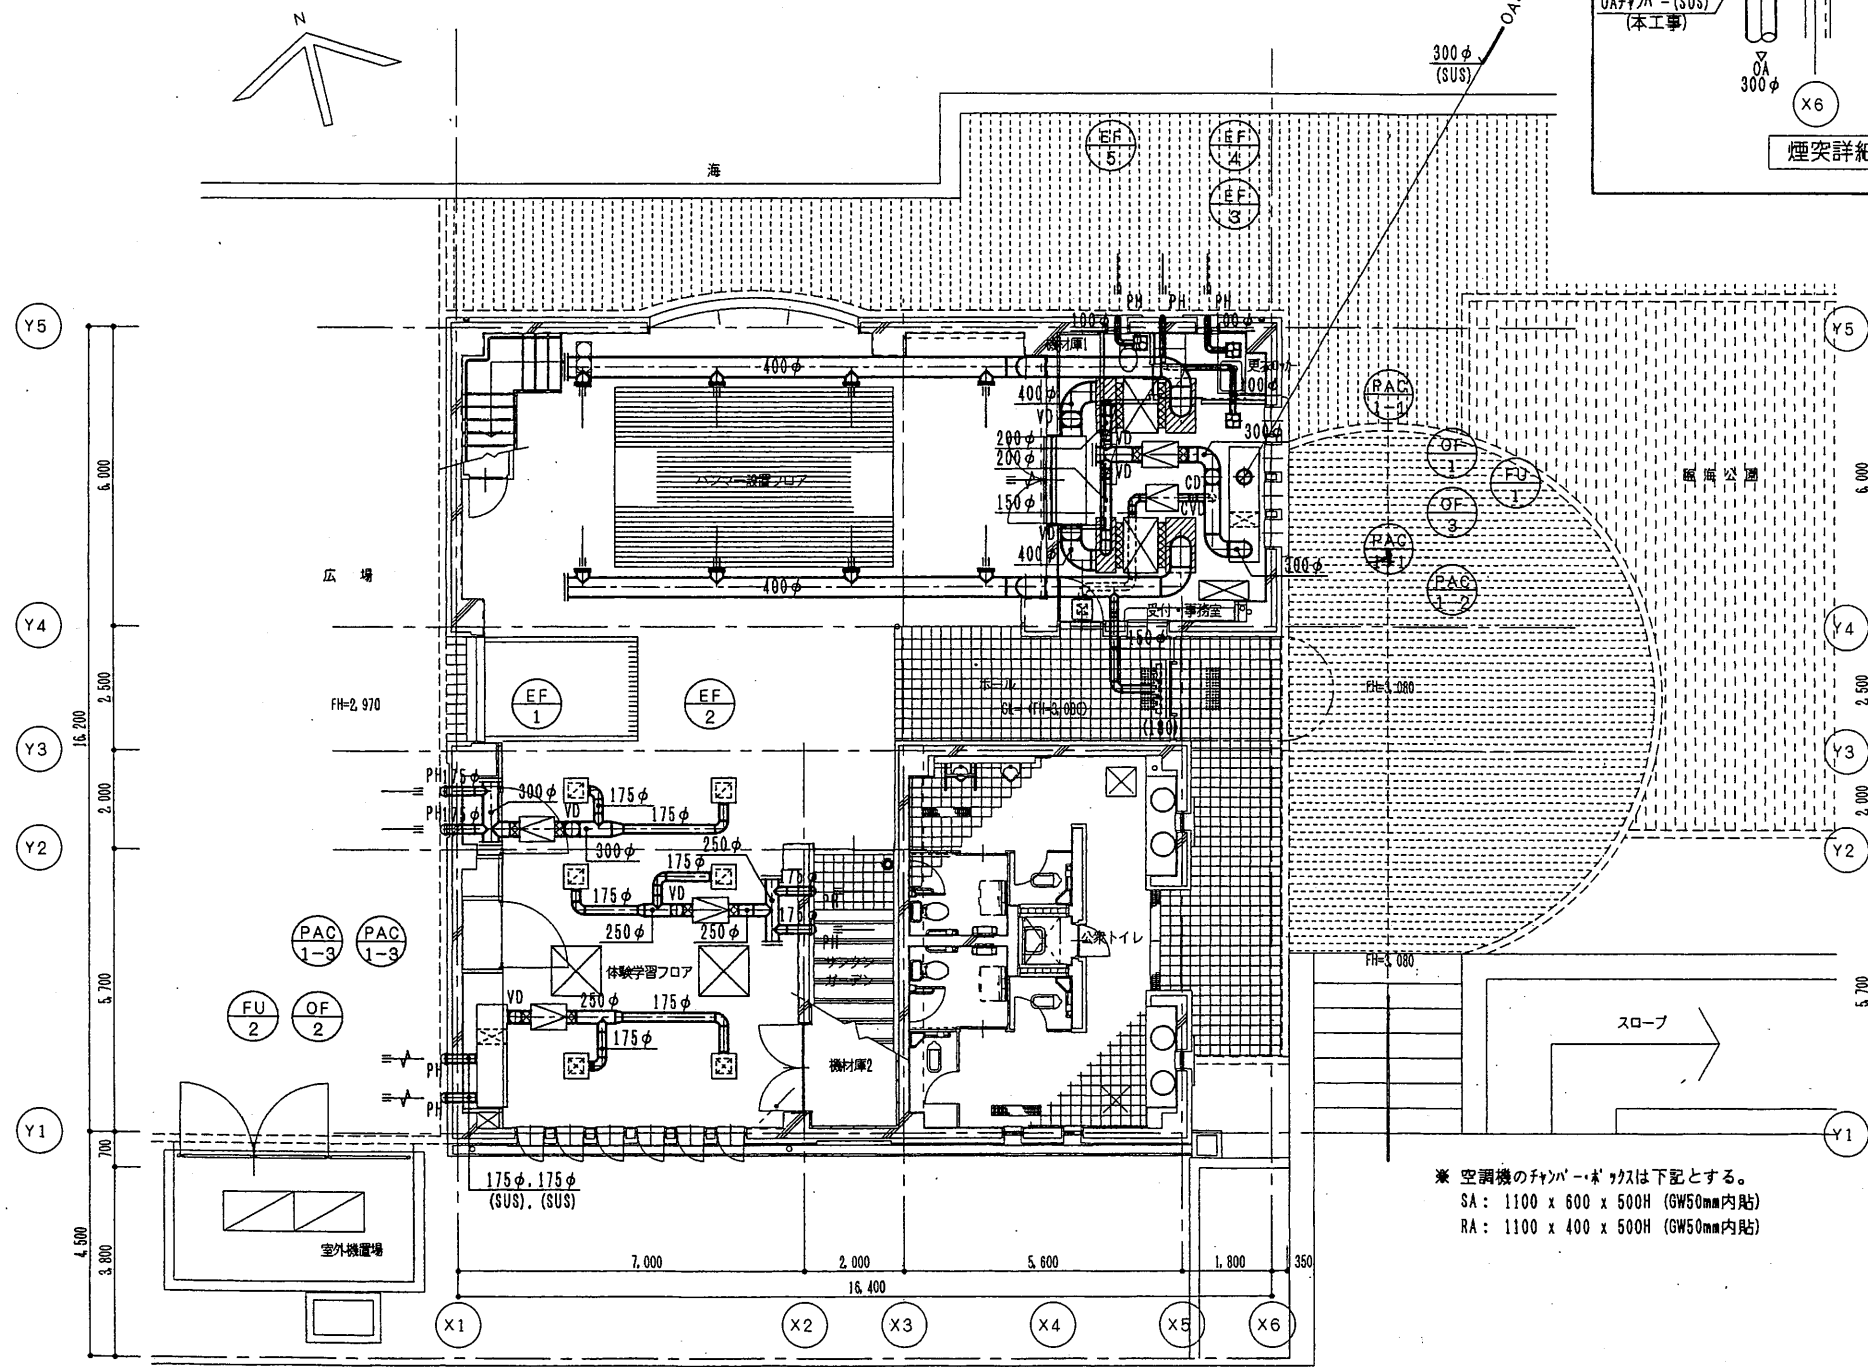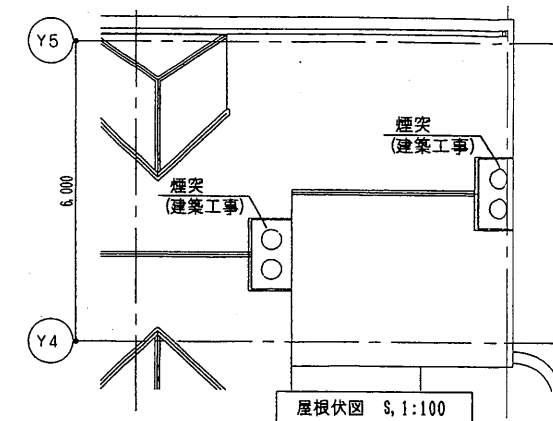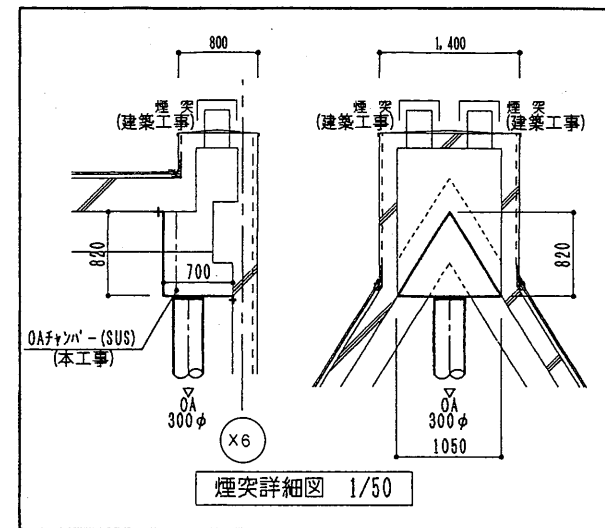

※ 空調機のファン・ボ・カスは下記とする。
 SA: 1100 x 600 x 500H (GW50mm内貼)
 RA: 1100 x 400 x 500H (GW50mm内貼)

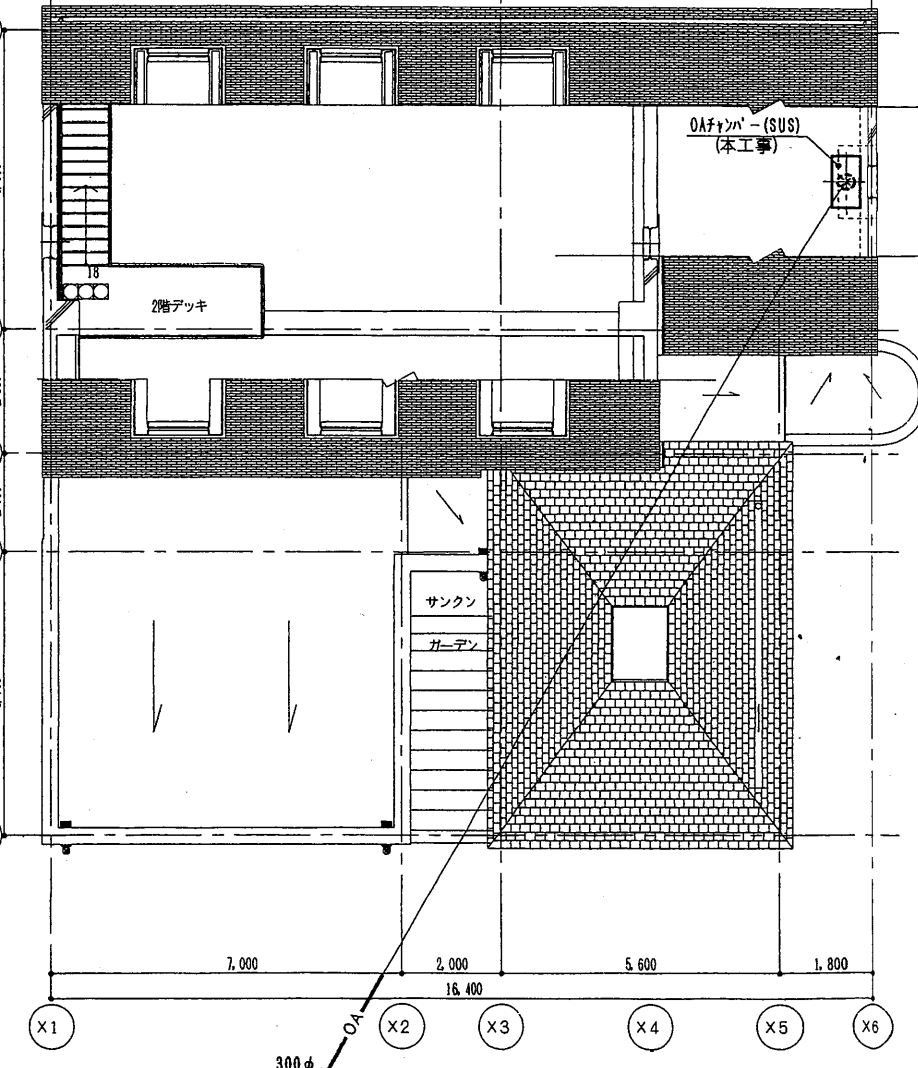


1階平面図

2階平面図

ヴェルニー記念館

工事名	市立中央図書館ほか7か所 建築基準法第12条点検業務委託			設計者資格氏名	級建築士登録第 号			課長	主査等	担当者	横須賀市 財務部 FM推進課
図面名称	空調・換気設備	ダクト平面図	図番	縮尺	S=1:150	作図	平成	年	月	日	

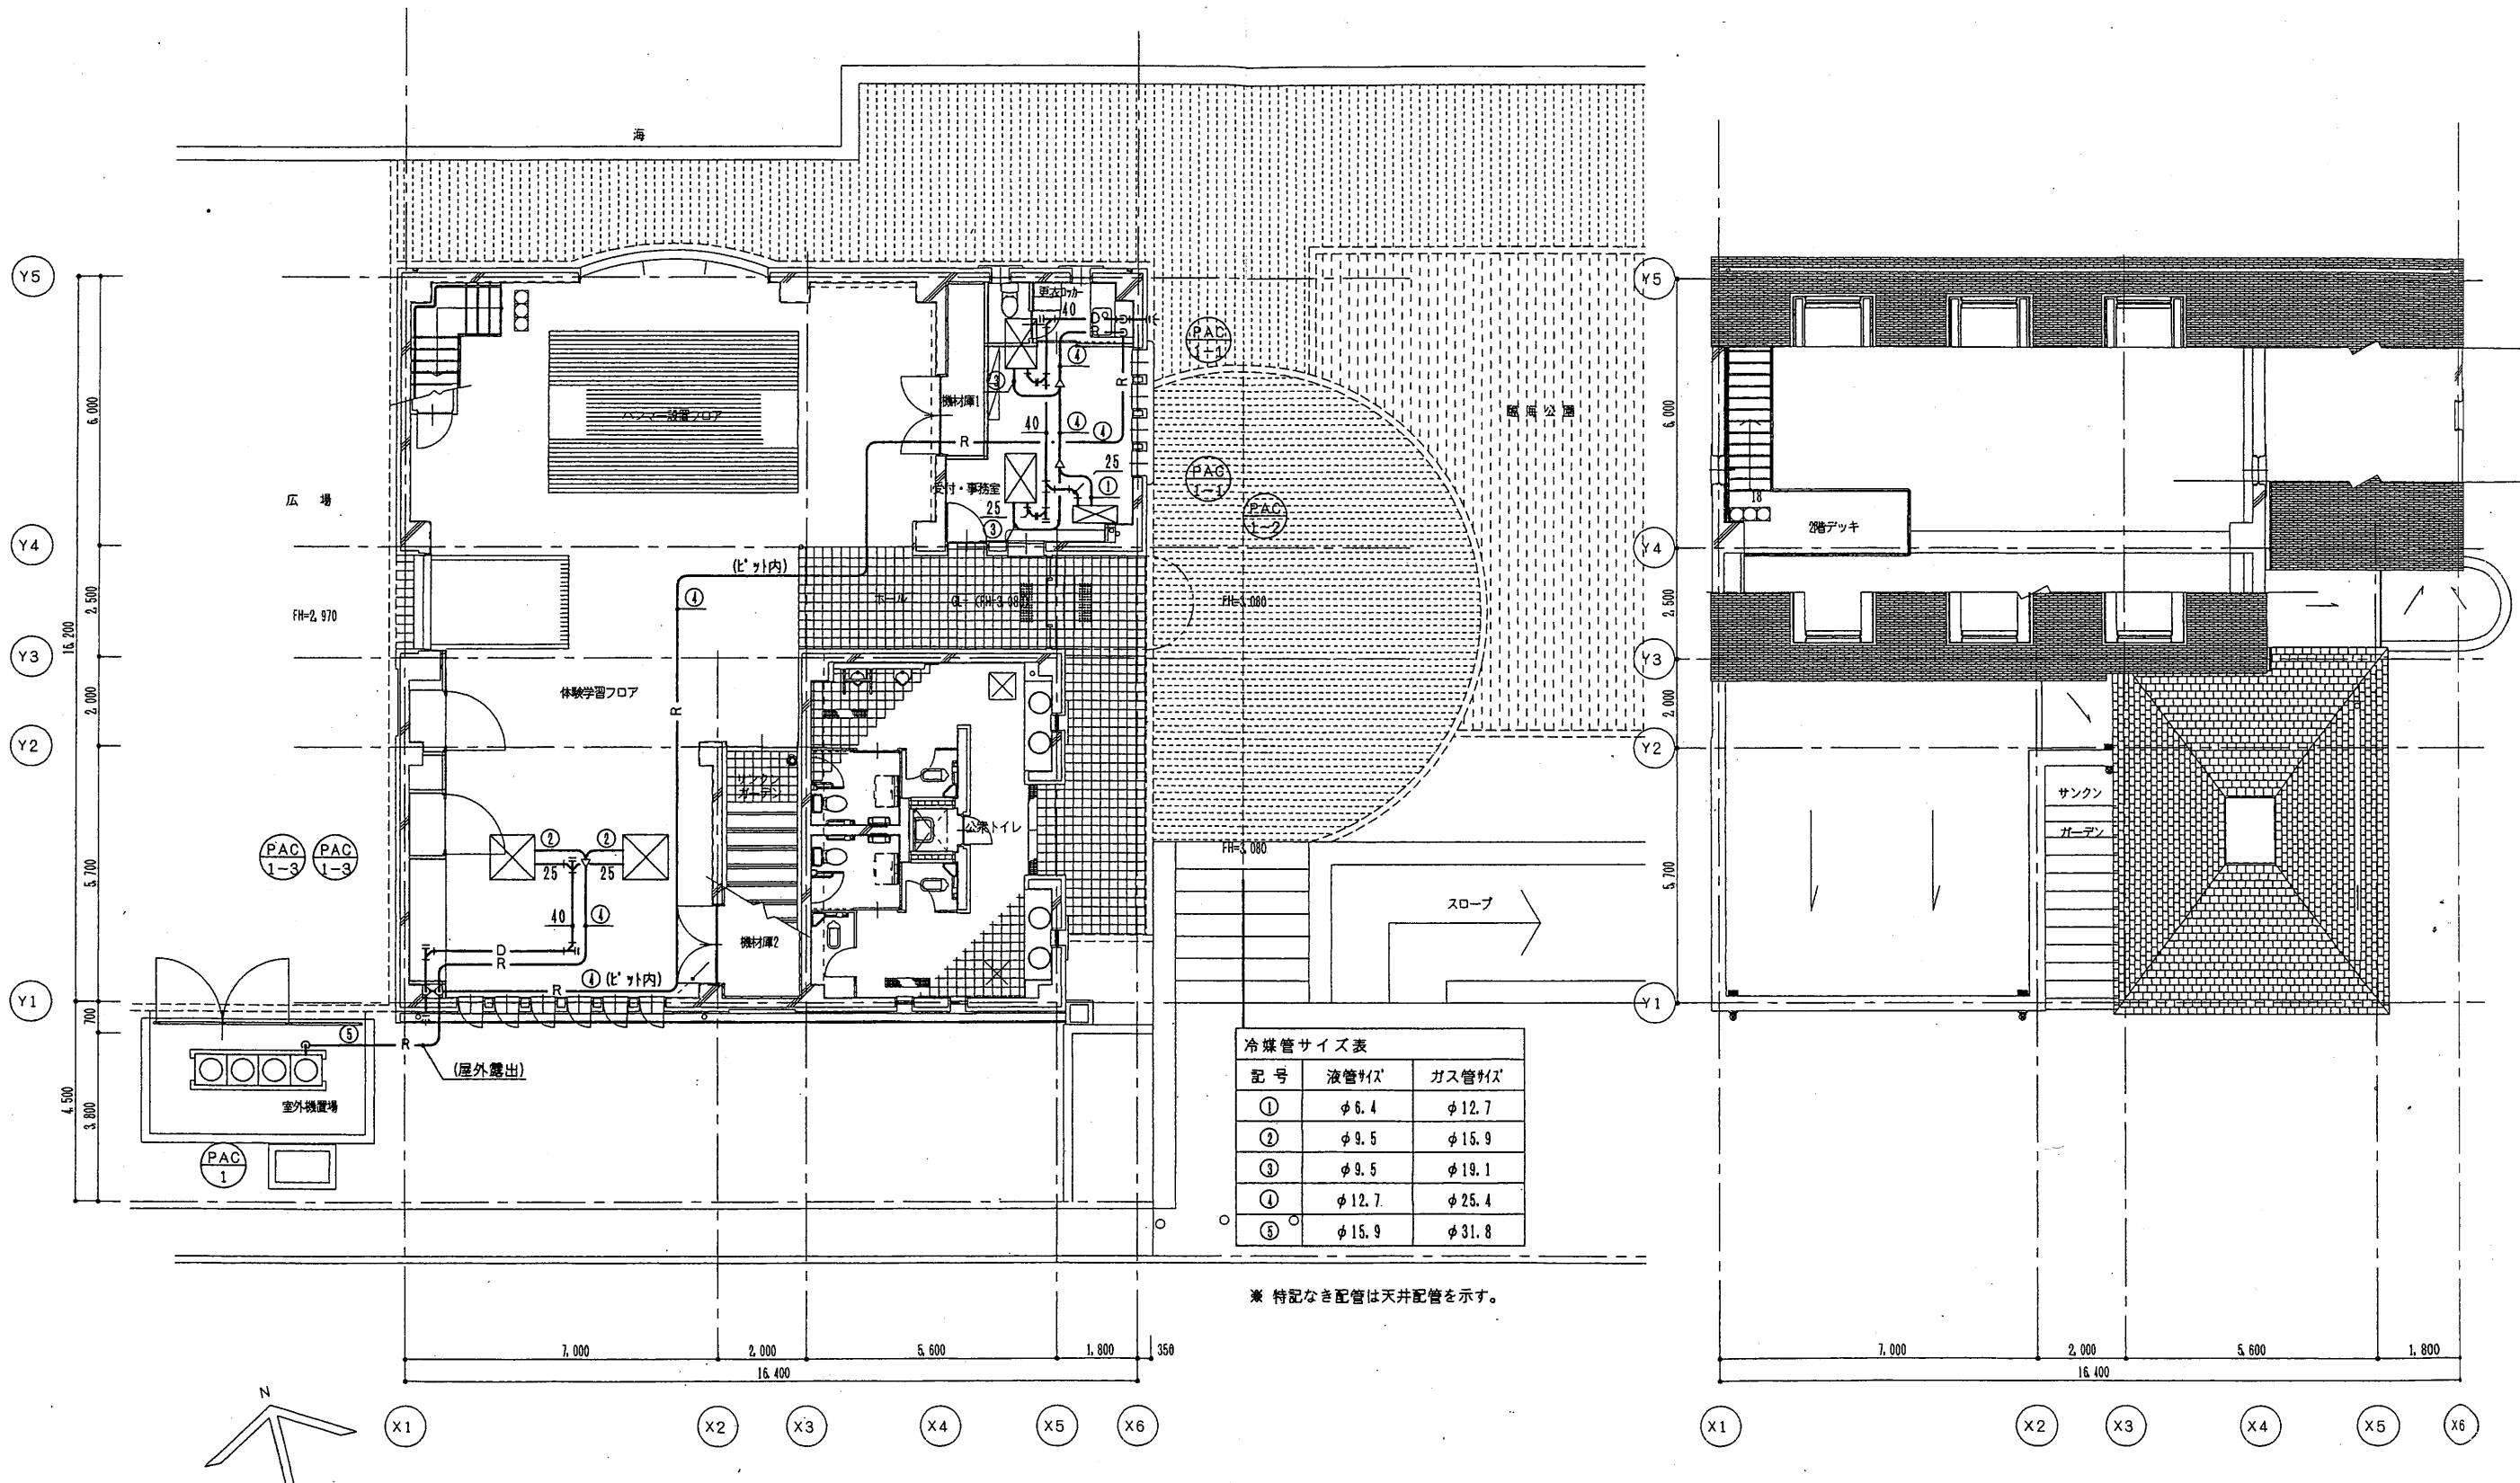


1階平面図

2階平面図

ヴェルニー記念館

工事名	市立中央図書館ほか7か所 建築基準法第12条点検業務委託			設計者資格 氏名	級建築士登録第 号			課長	主査等	担当者	横須賀市 財務部 FM推進課
図面名称	空調・換気設備 配管平面図	図番	縮尺	S=1:150	作図	平成	年	月	日		

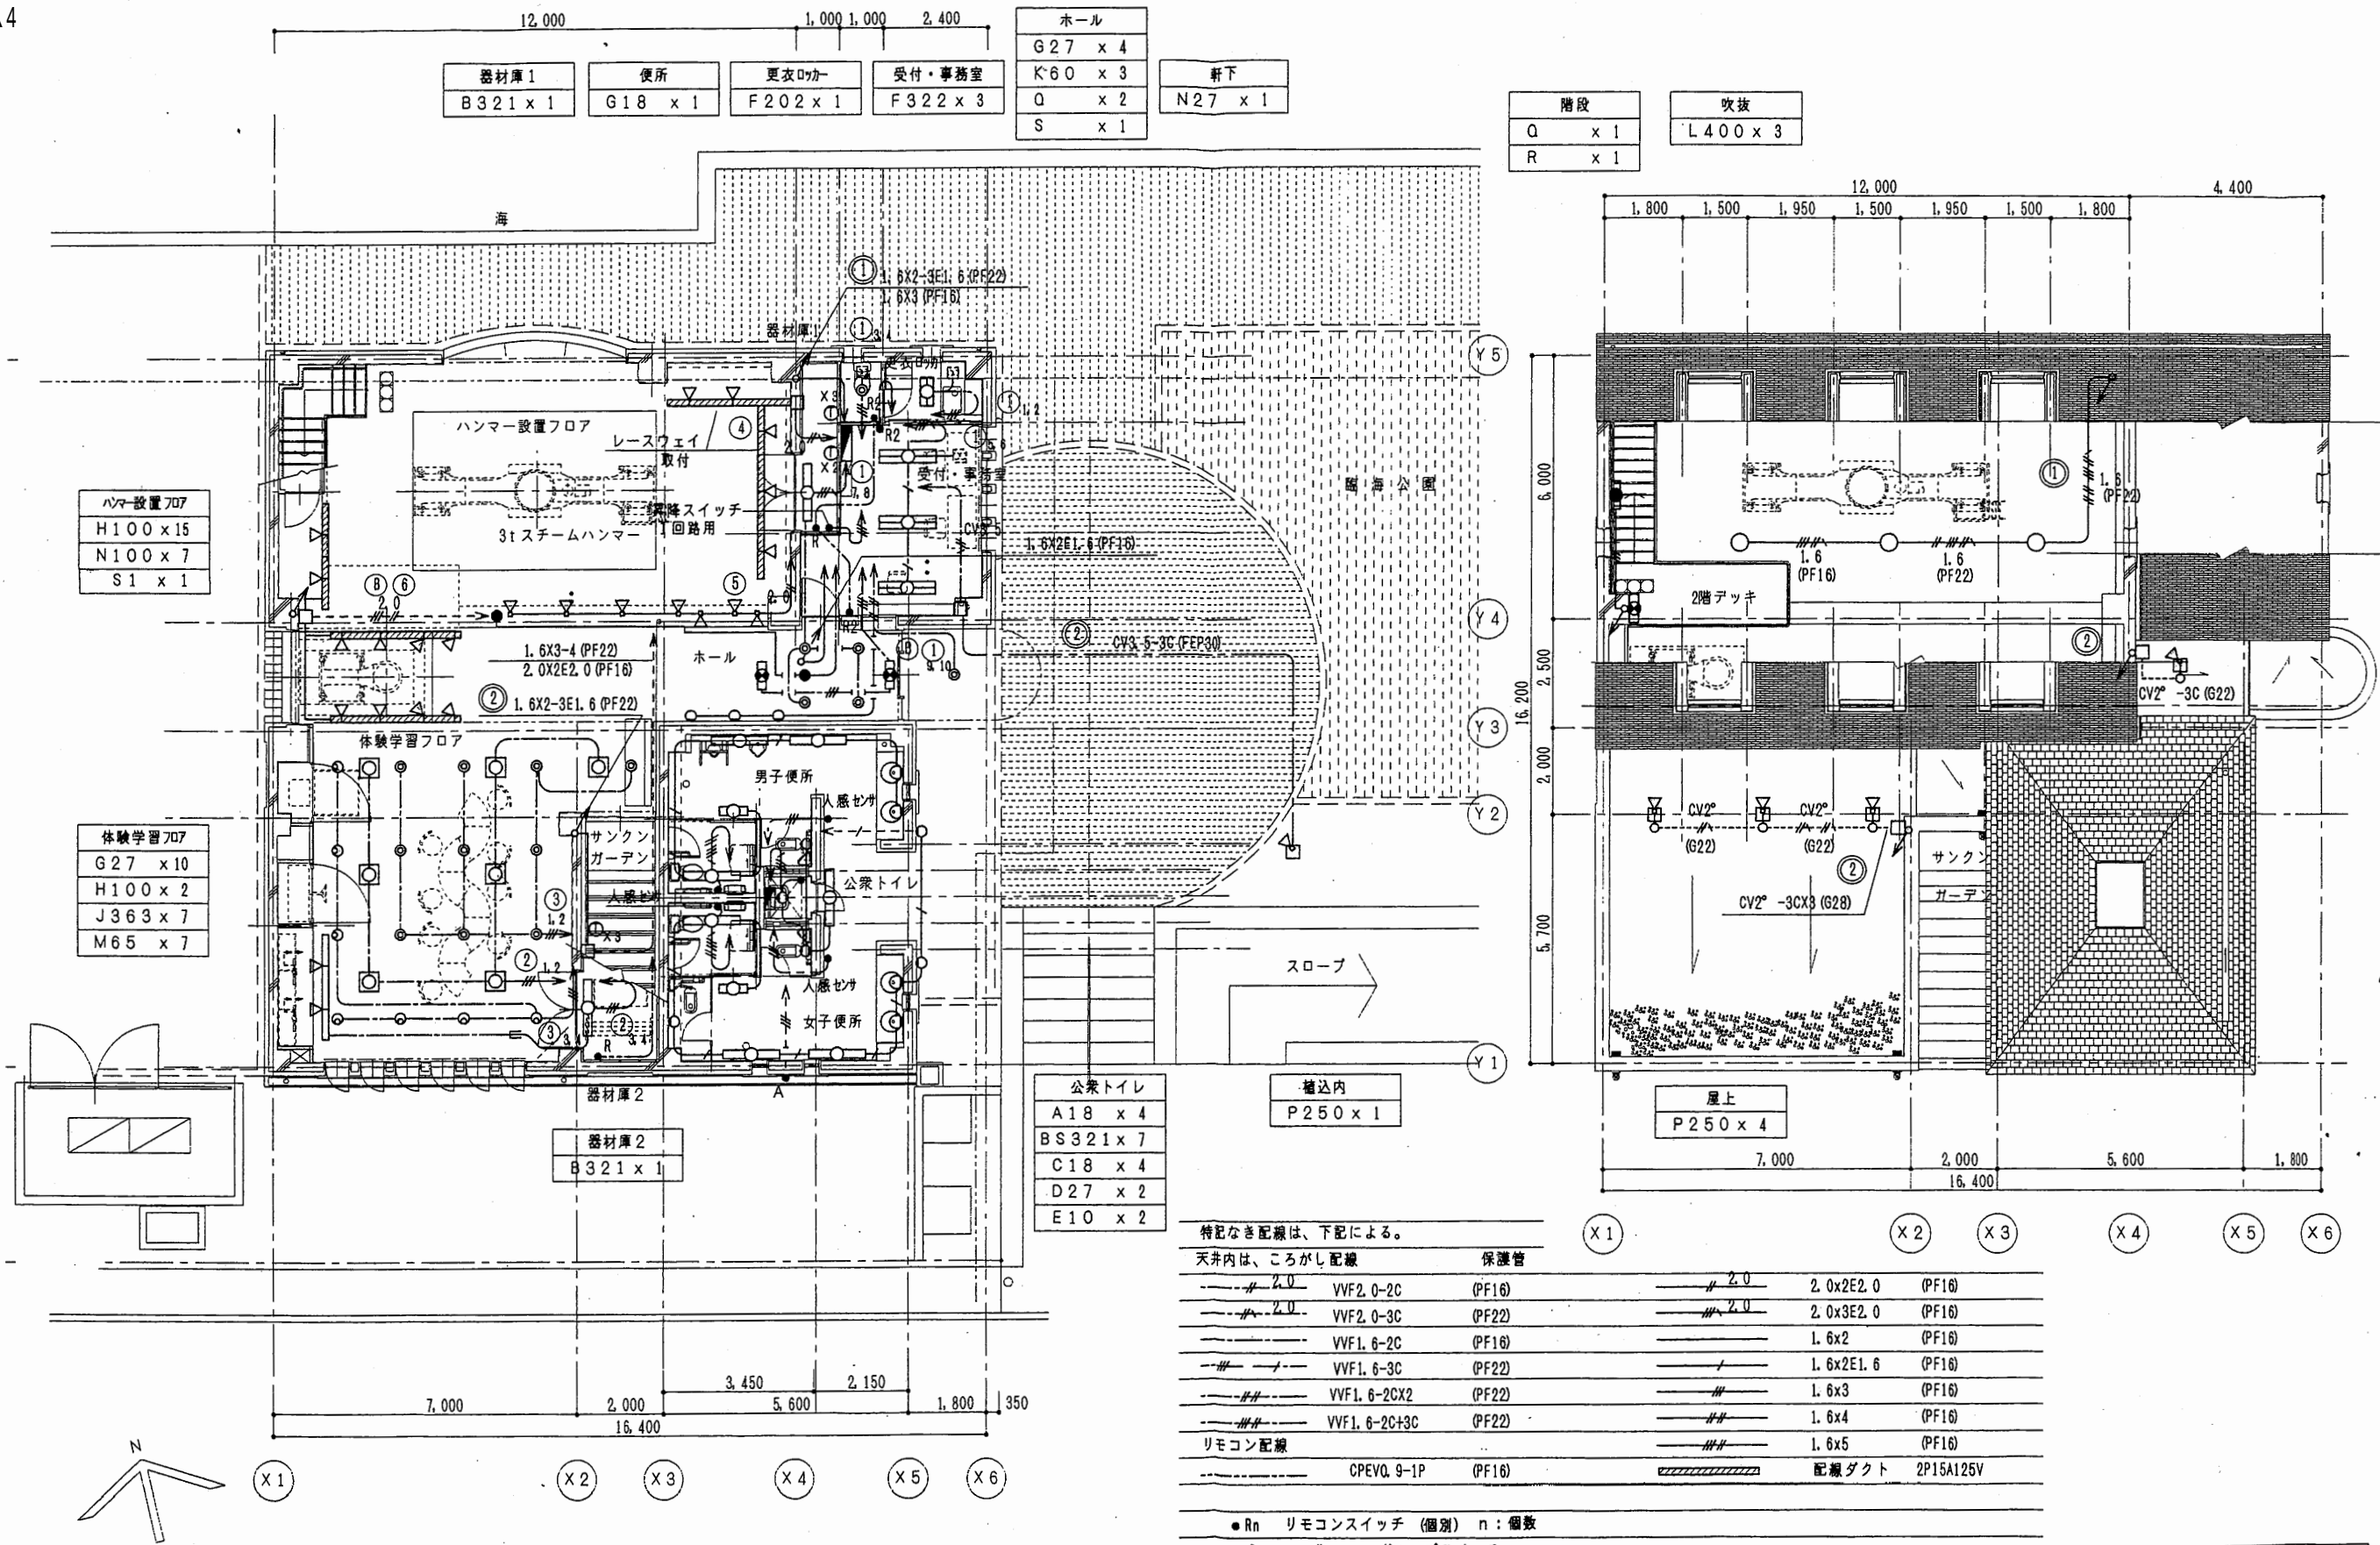

1階平面図

2階平面図

ヴェルニー記念館

工事名	市立中央図書館ほか7か所 建築基準法第12条点検業務委託		設計者資格氏名	級建築士登録第 号		課長	主査等	担当者	横須賀市 財務部 FM推進課
図面名称	電灯設備平面図	図番	縮尺	S=1:150	作図	平成	年	月	