



至：横須賀中央駅

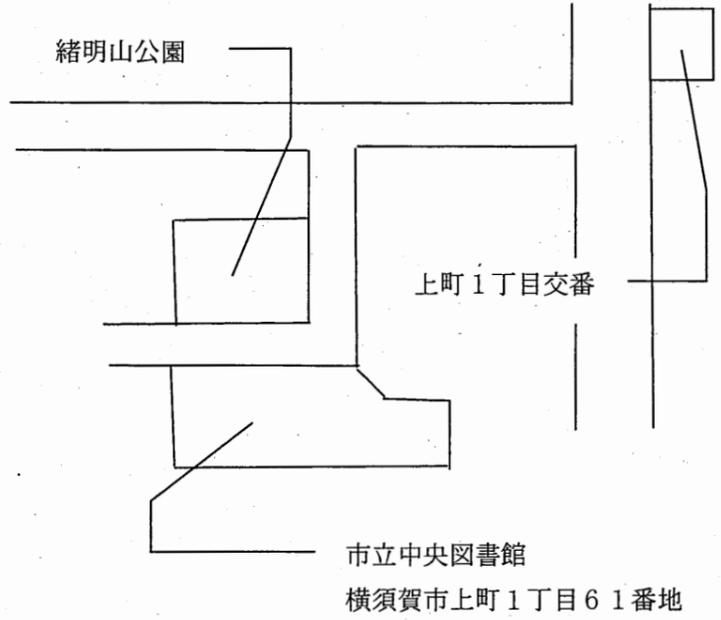


案内図

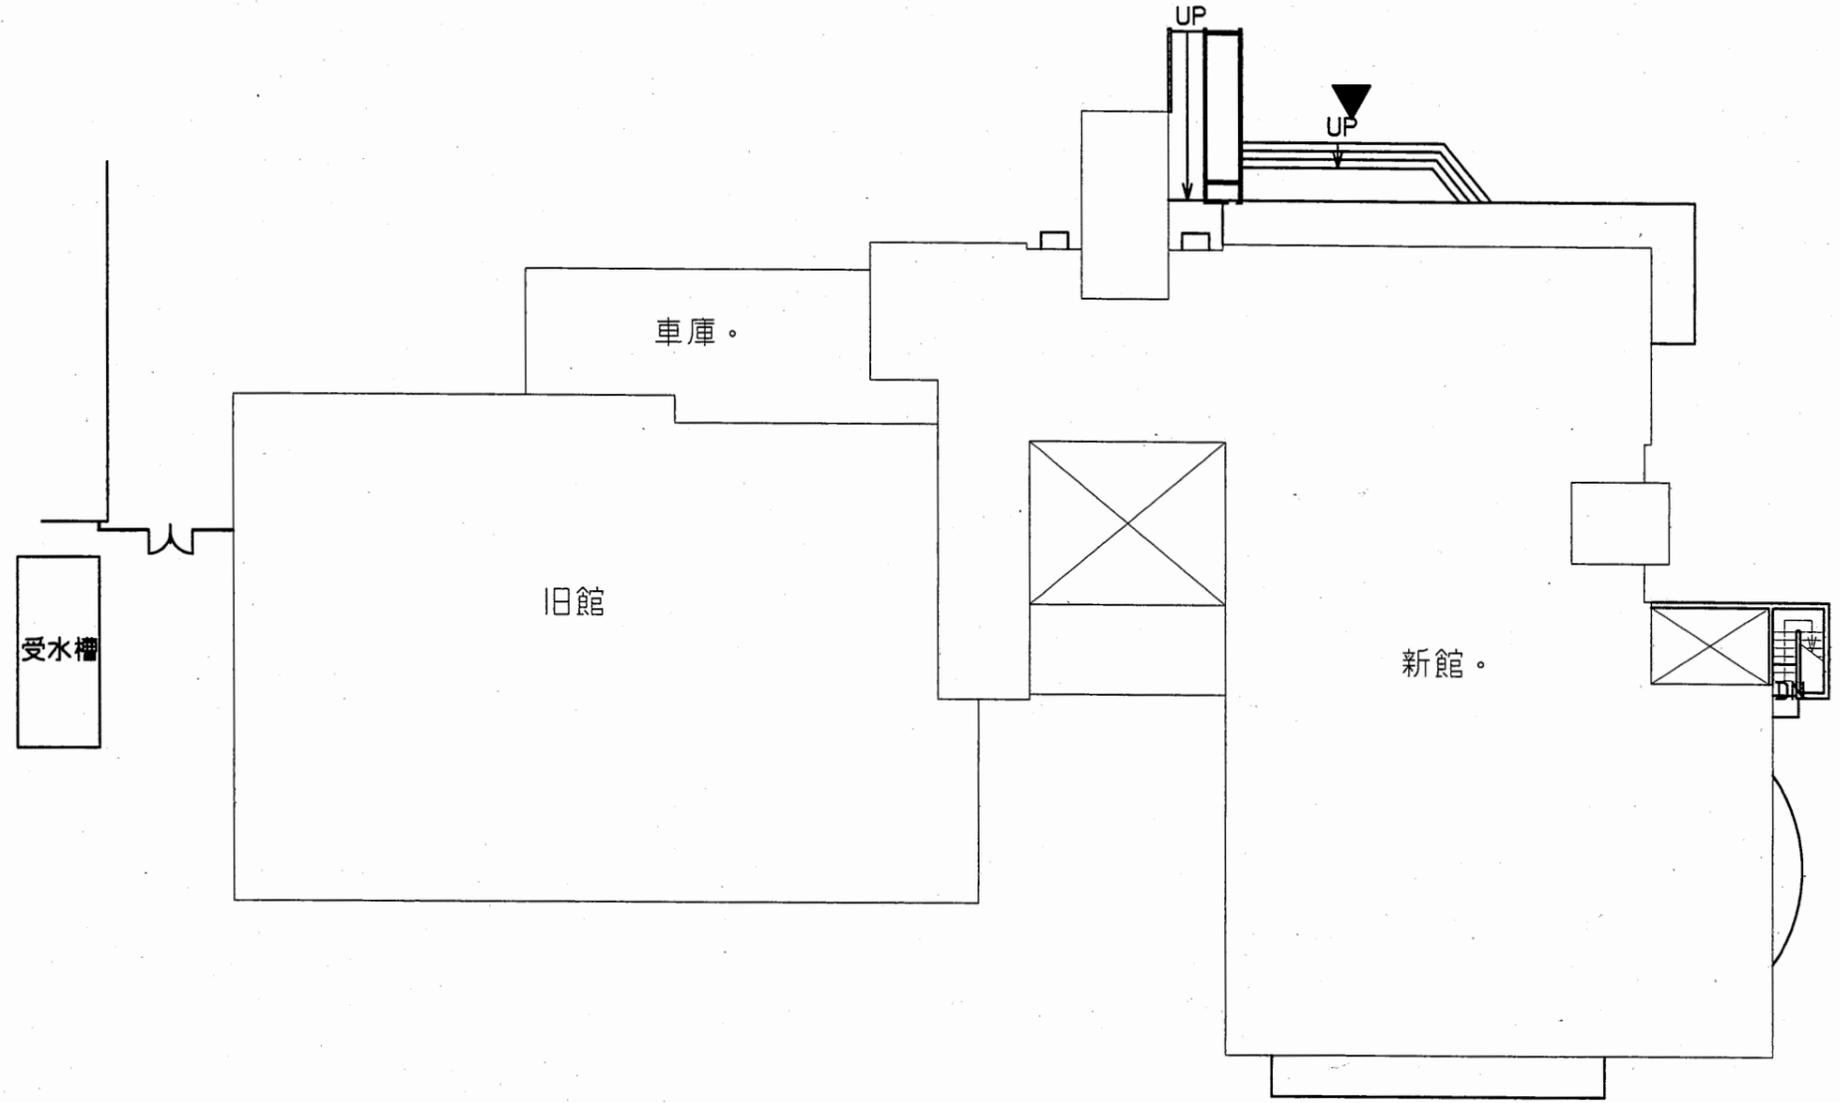

中央図書館


工事名	中央図書館ほか9か所 建築基準法第12条定期点検業務委託			設計者資格 氏名	級建築士登録第 号			課長	主査等	担当者	横須賀市 財務部 FM推進課
図面名称	案内図・配置図	図番	縮尺	1:800	作図	平成 年 月 日					

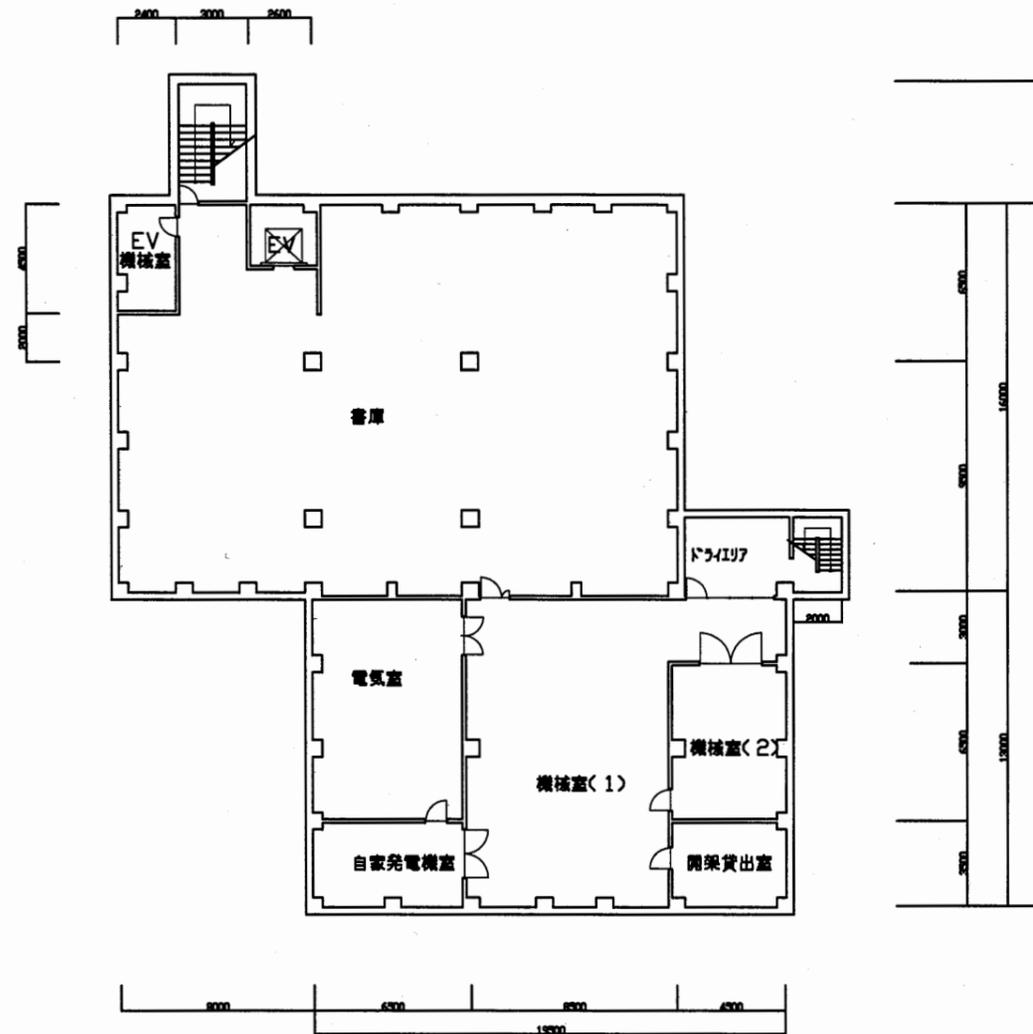

中央図書館

工事名	中央図書館ほか9か所 建築基準法第12条定期点検業務委託			設計者資格 氏名	級建築士登録第 号			課長	主査等	担当者	横須賀市 財務部 FM推進課
図面名称	地下1階平面図	図番		縮尺	1:300	作図	平成 年 月 日				

A3 A4

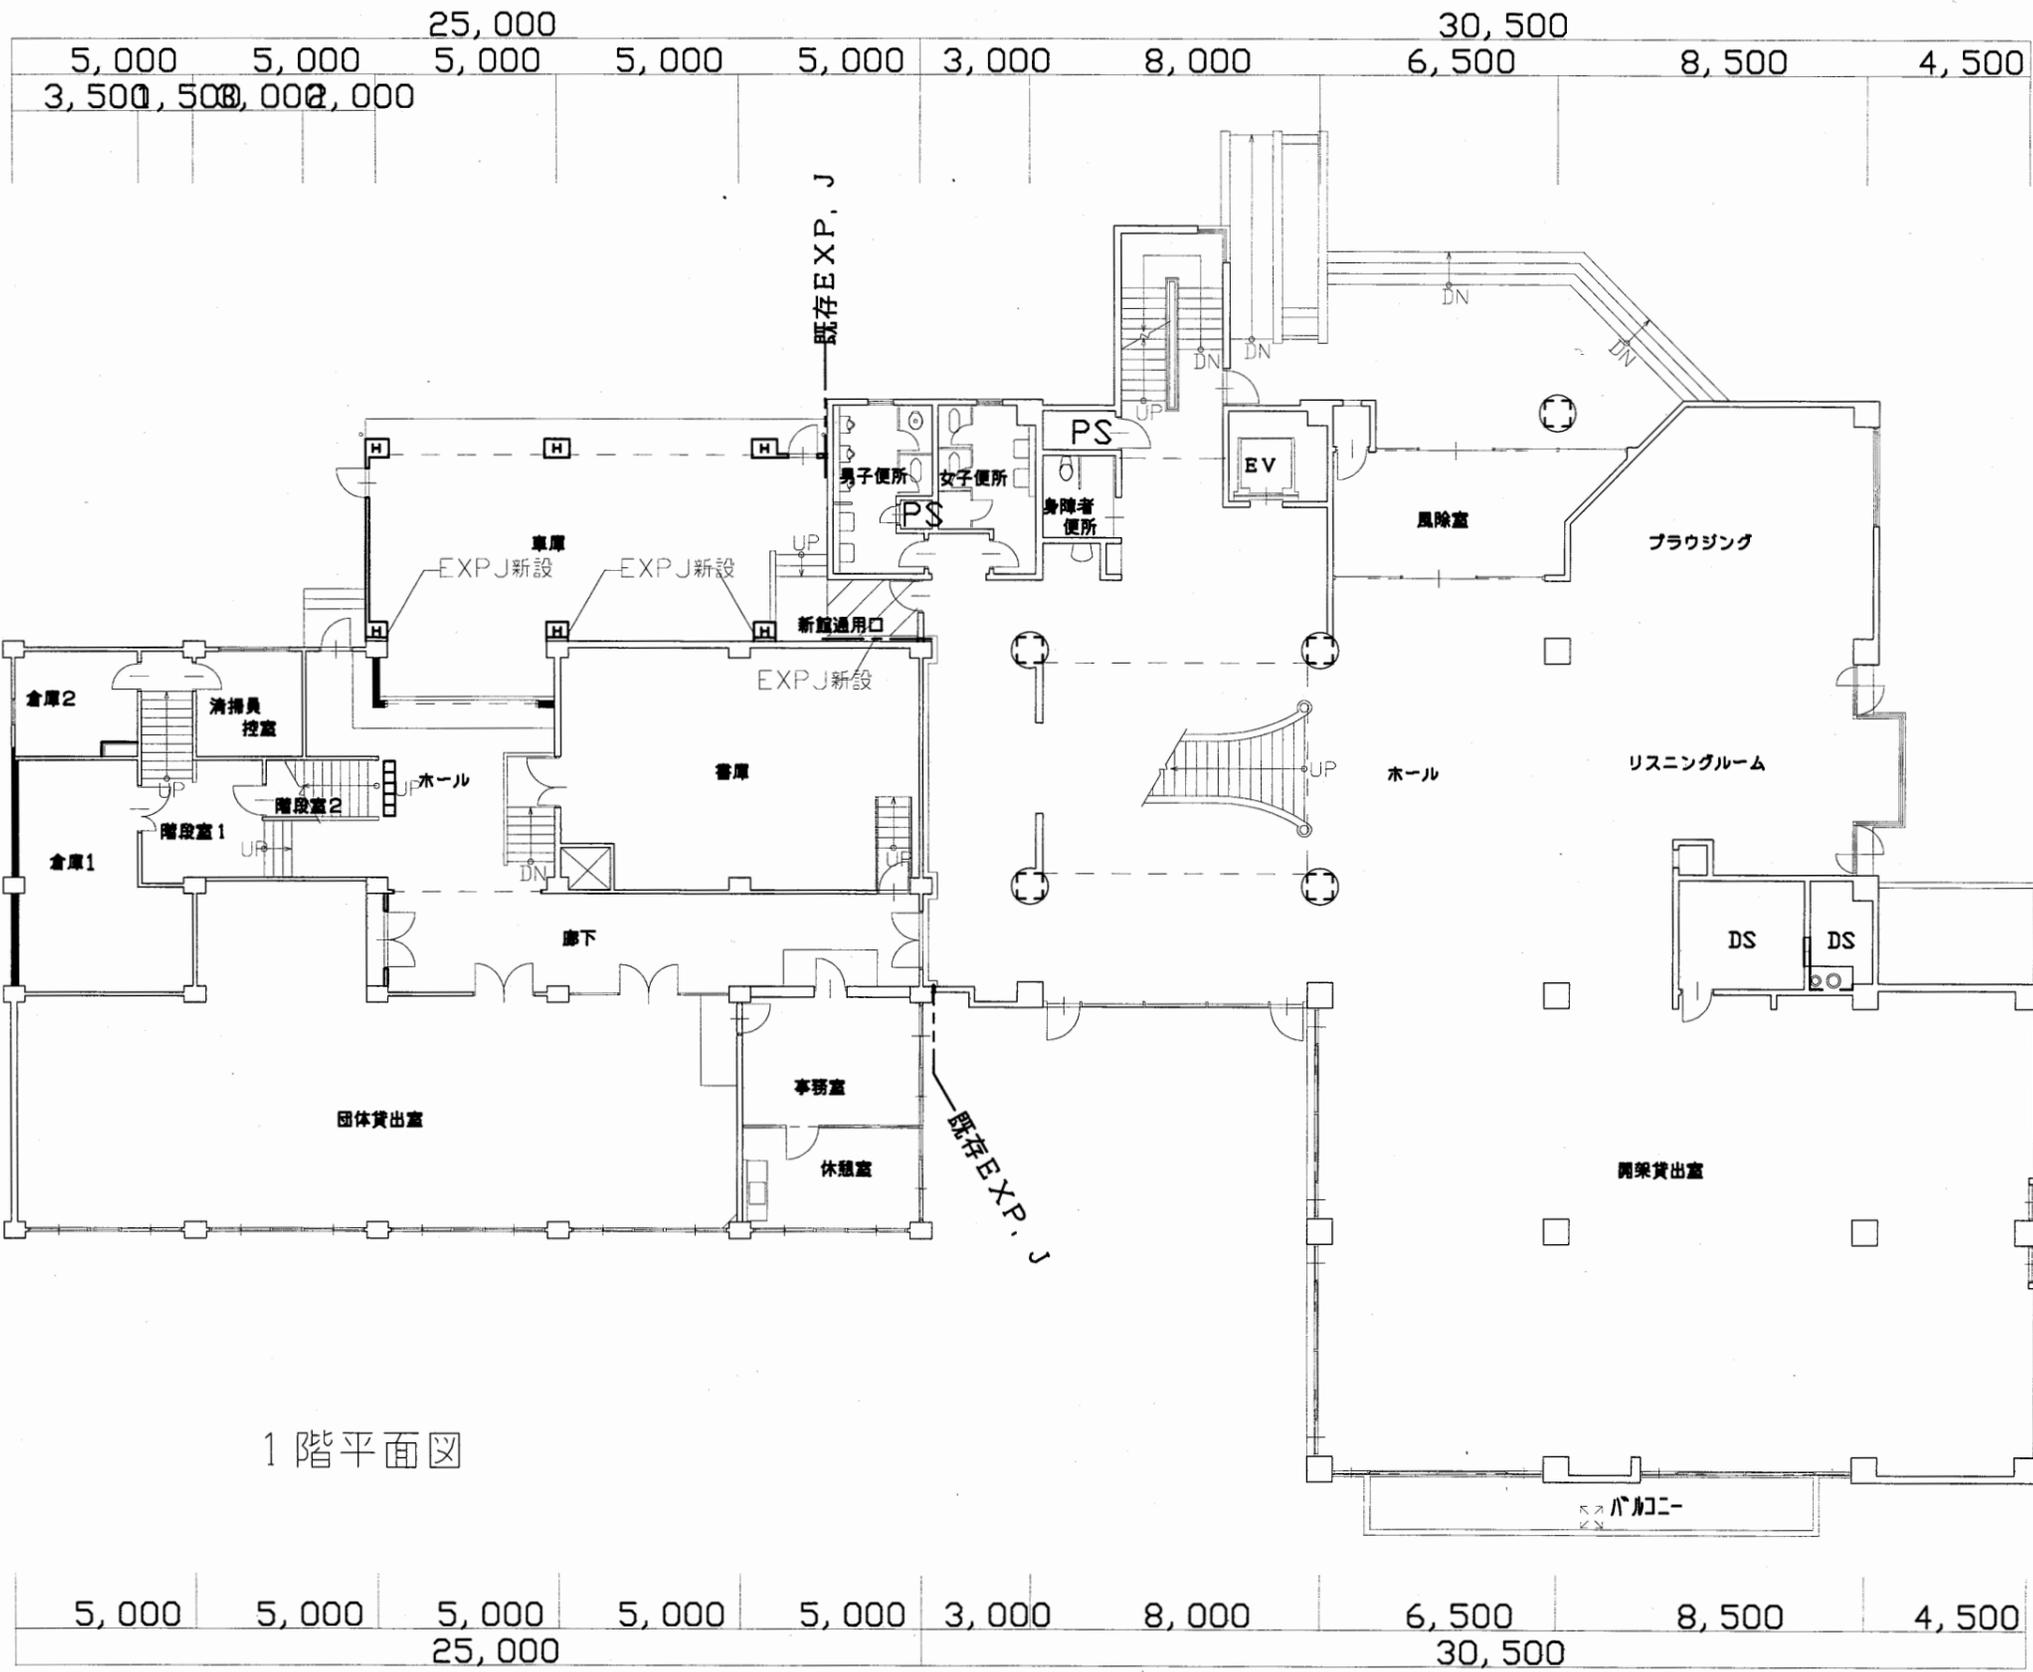

1階平面図


中央図書館

工事名	中央図書館ほか9か所 建築基準法第12条定期点検業務委託			設計者資格 氏名	級建築士登録第 号			課長	主査等	担当者	横須賀市 財務部 FM推進課
図面名称	1階平面図	図番	縮尺	1:300	作図	平成 年 月 日					

A3 A4

5,000	5,000	25,000	5,000	5,000	5,000	3,000	8,000	30,500	6,500	8,500	4,500
3,500	500	000	000								

Y4	6,500	5,500	1,000
Y3	16,000	3,000	6,500
Y2	3,000	3,500	3,000
Y1	1,100	6,500	6,500
	6,500	1,100	1,100

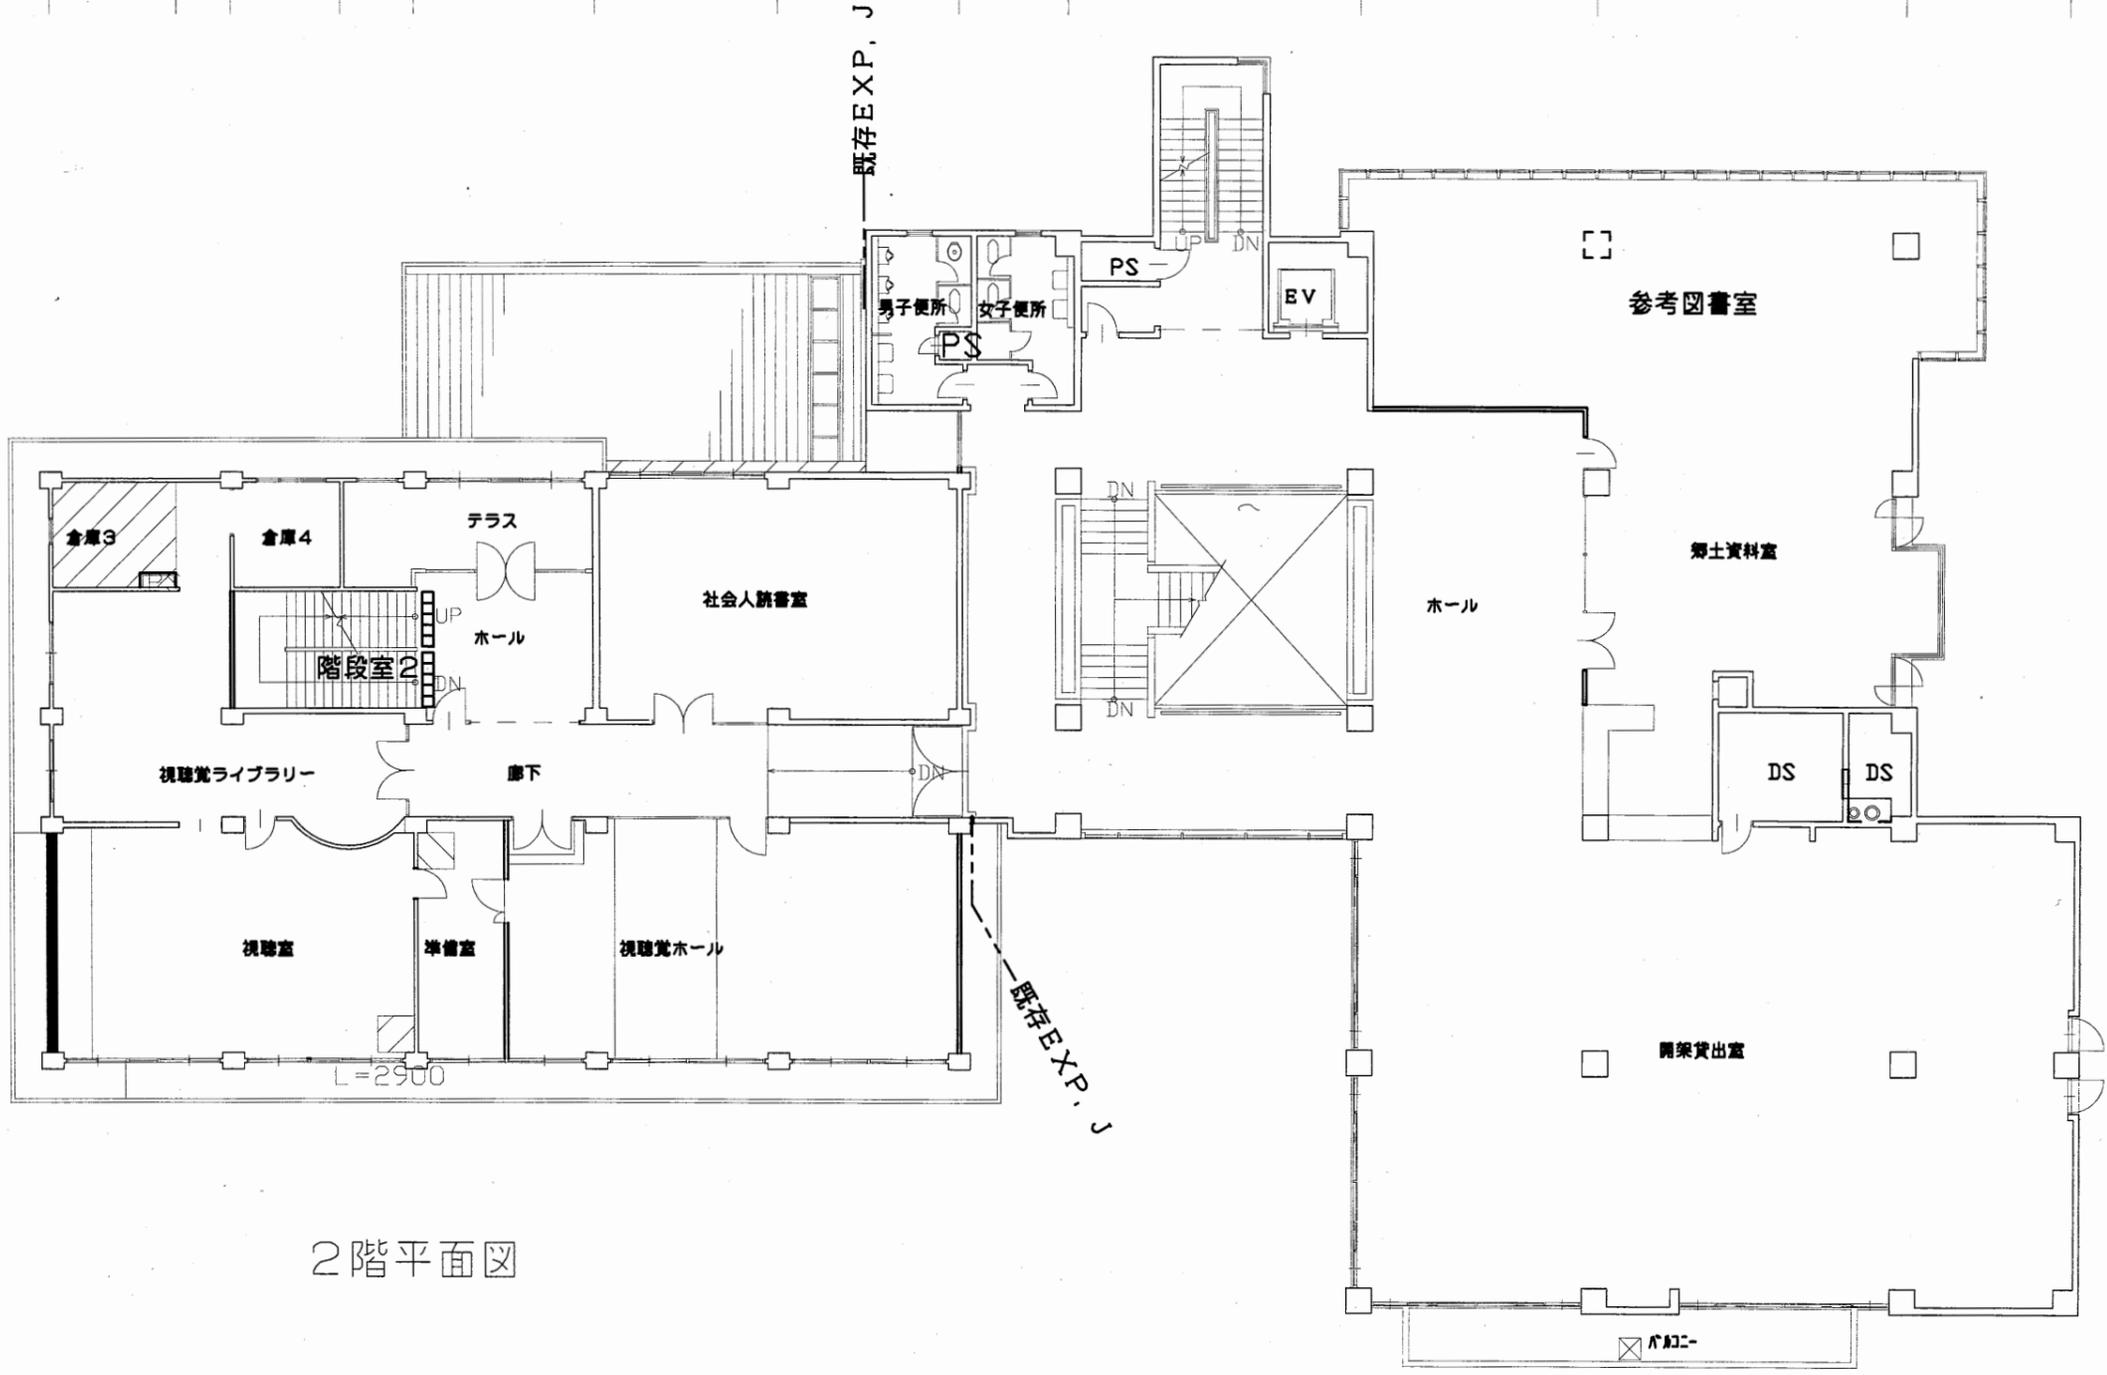

2,000	6,500	6,500	3,000	6,500	6,500	1,800
5,000			29,000			


2階平面図

1,100	5,000	5,000	5,000	5,000	5,000	1,100	3,000	8,000	6,500	8,500	4,500
		25,000							30,500		
X1	X2	X3	X4	X5	X6						

中央図書館

工事名	中央図書館ほか9か所 建築基準法第12条定期点検業務委託		設計者資格 氏名	級建築士登録第 号			課長	主査等	担当者	横須賀市 財務部 FM推進課	
図面名称	2階平面図	図番	縮尺	1:300	作図	平成 年 月 日					

A3 A4

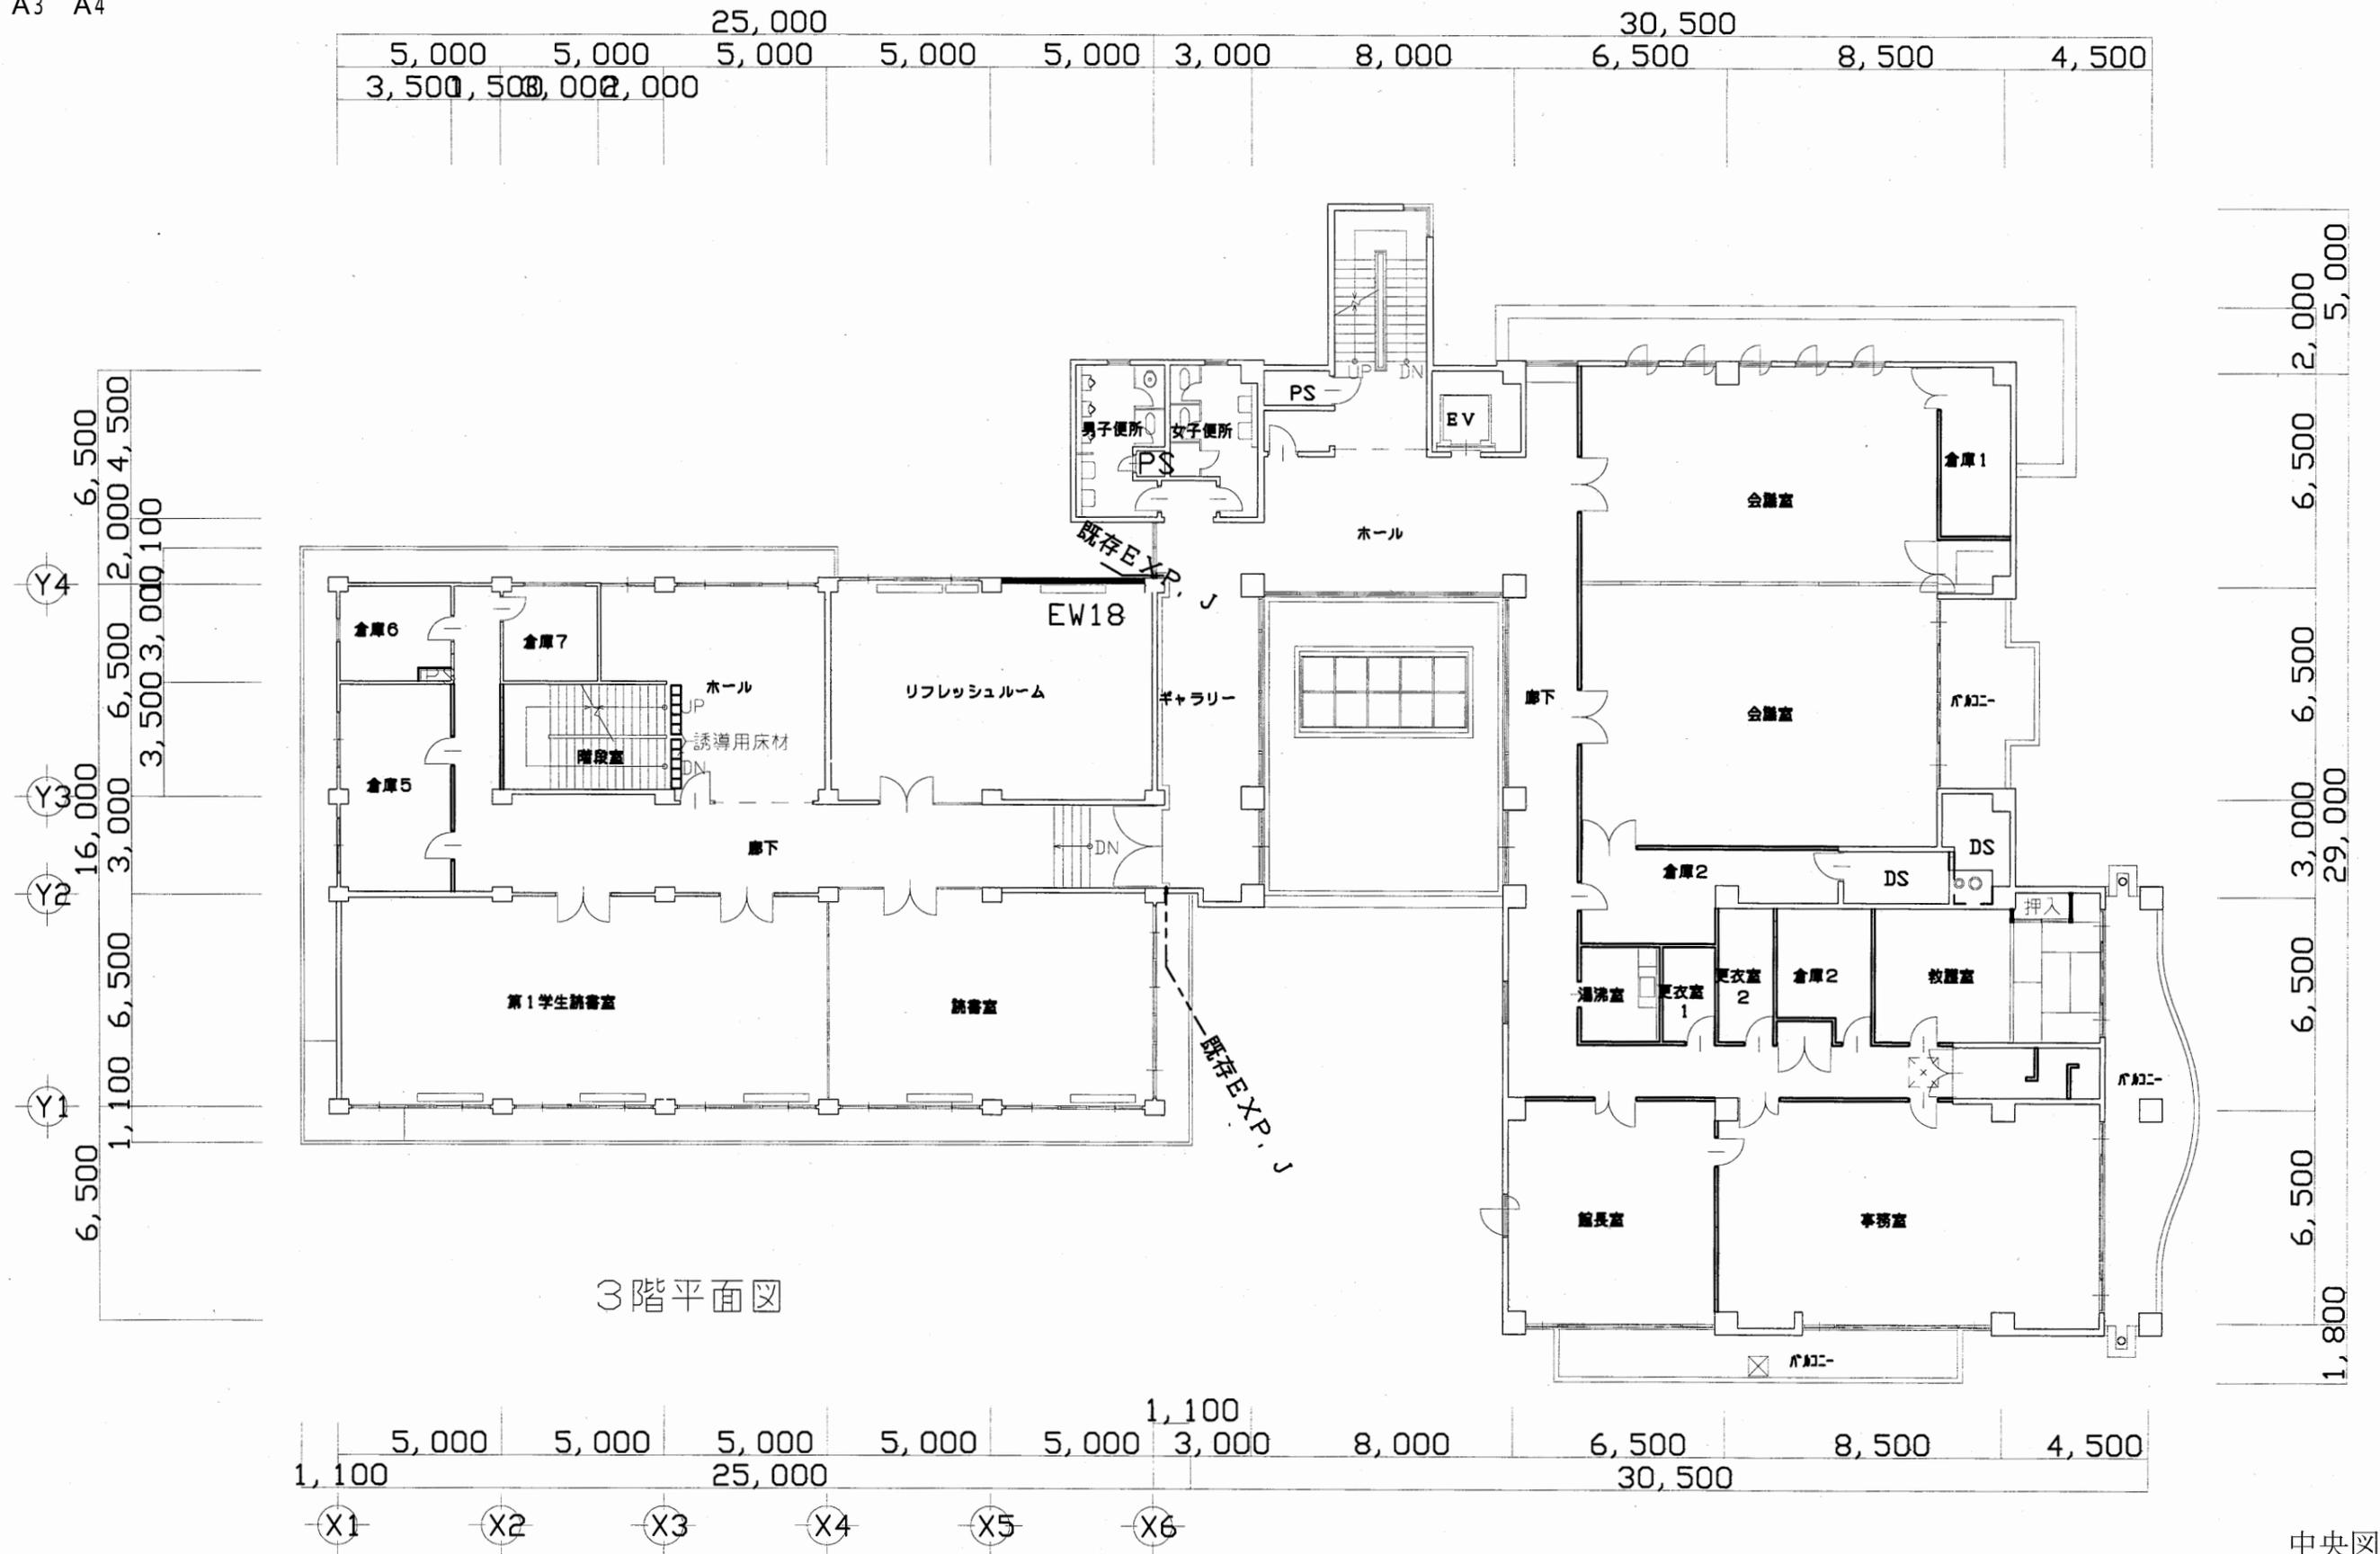

3階平面図


中央図書館

工事名	中央図書館ほか9か所 建築基準法第12条定期点検業務委託		設計者資格 氏名	級建築士登録第 号			課長	主査等	担当者	横須賀市 財務部 FM推進課
図面名称	3階平面図	図番	縮尺	1:300	作図	平成 年 月 日				

A3 A4

25,000					30,500				
5,000	5,000	5,000	5,000	5,000	3,000	8,000	6,500	8,500	4,500

Y4	6,500	2,000	4,500
Y3	6,500	3,500	3,000
Y2	6,500	3,000	3,000
Y1	6,500	3,000	3,000

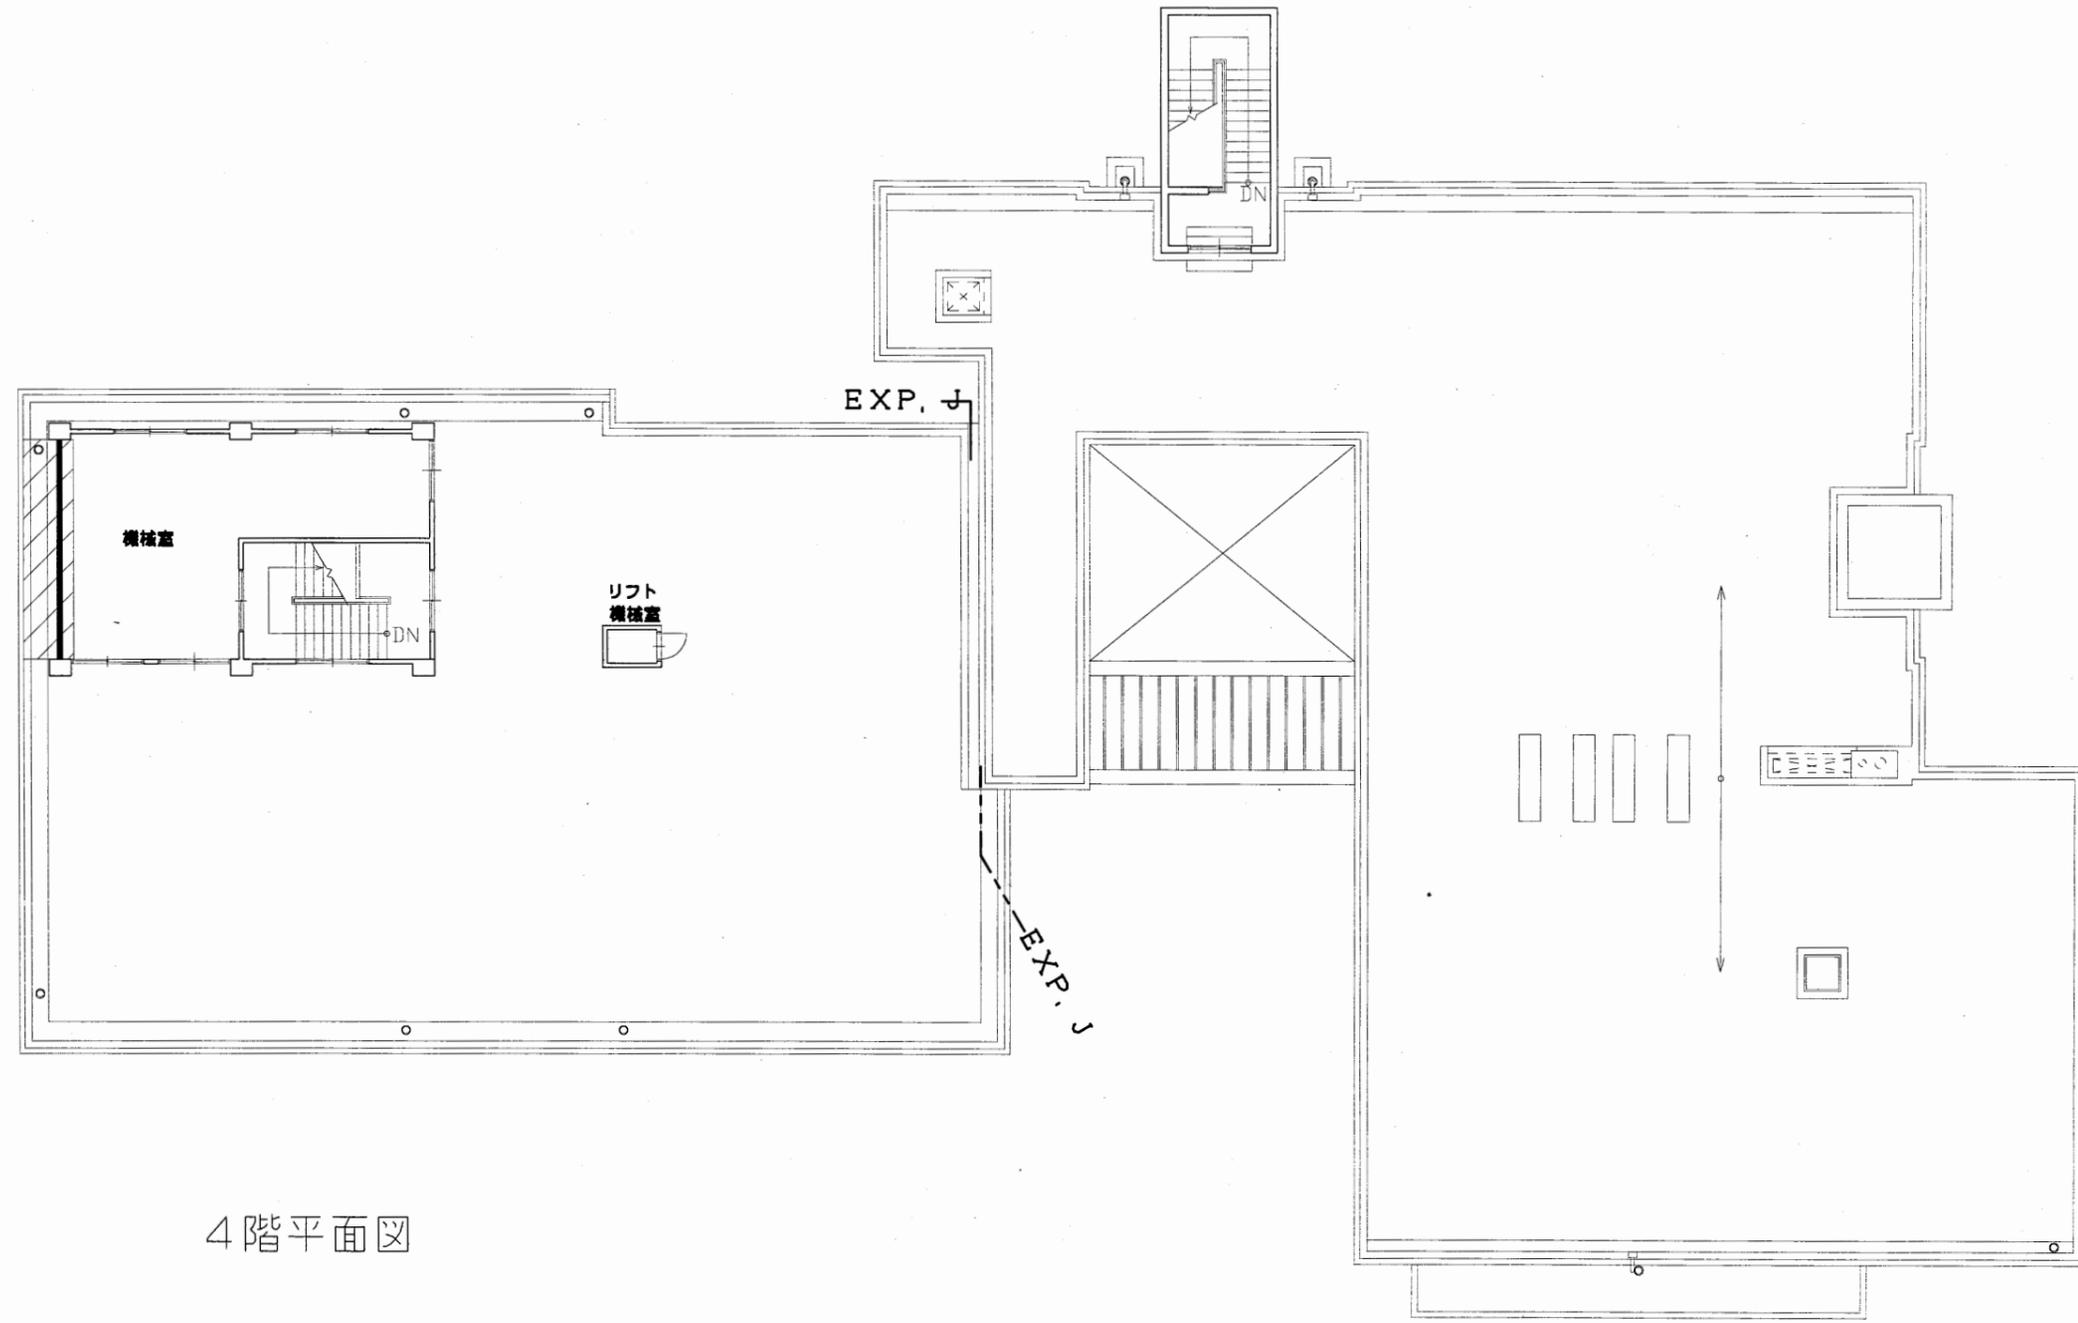

5,000	6,500	6,500	6,500	3,000	29,000	6,500	6,500	1,800
-------	-------	-------	-------	-------	--------	-------	-------	-------


4階平面図

25,000					30,500				
5,000	5,000	5,000	5,000	5,000	3,000	8,000	6,500	8,500	4,500
X1	X2	X3	X4	X5	X6				

中央図書館


工事名	中央図書館ほか9か所 建築基準法第12条定期点検業務委託			設計者資格 氏名	級建築士登録第 号			課長	主査等	担当者	横須賀市 財務部 FM推進課
図面名称	4階平面図	図番		縮尺	1:300	作図	平成 年 月 日				

A3 A4

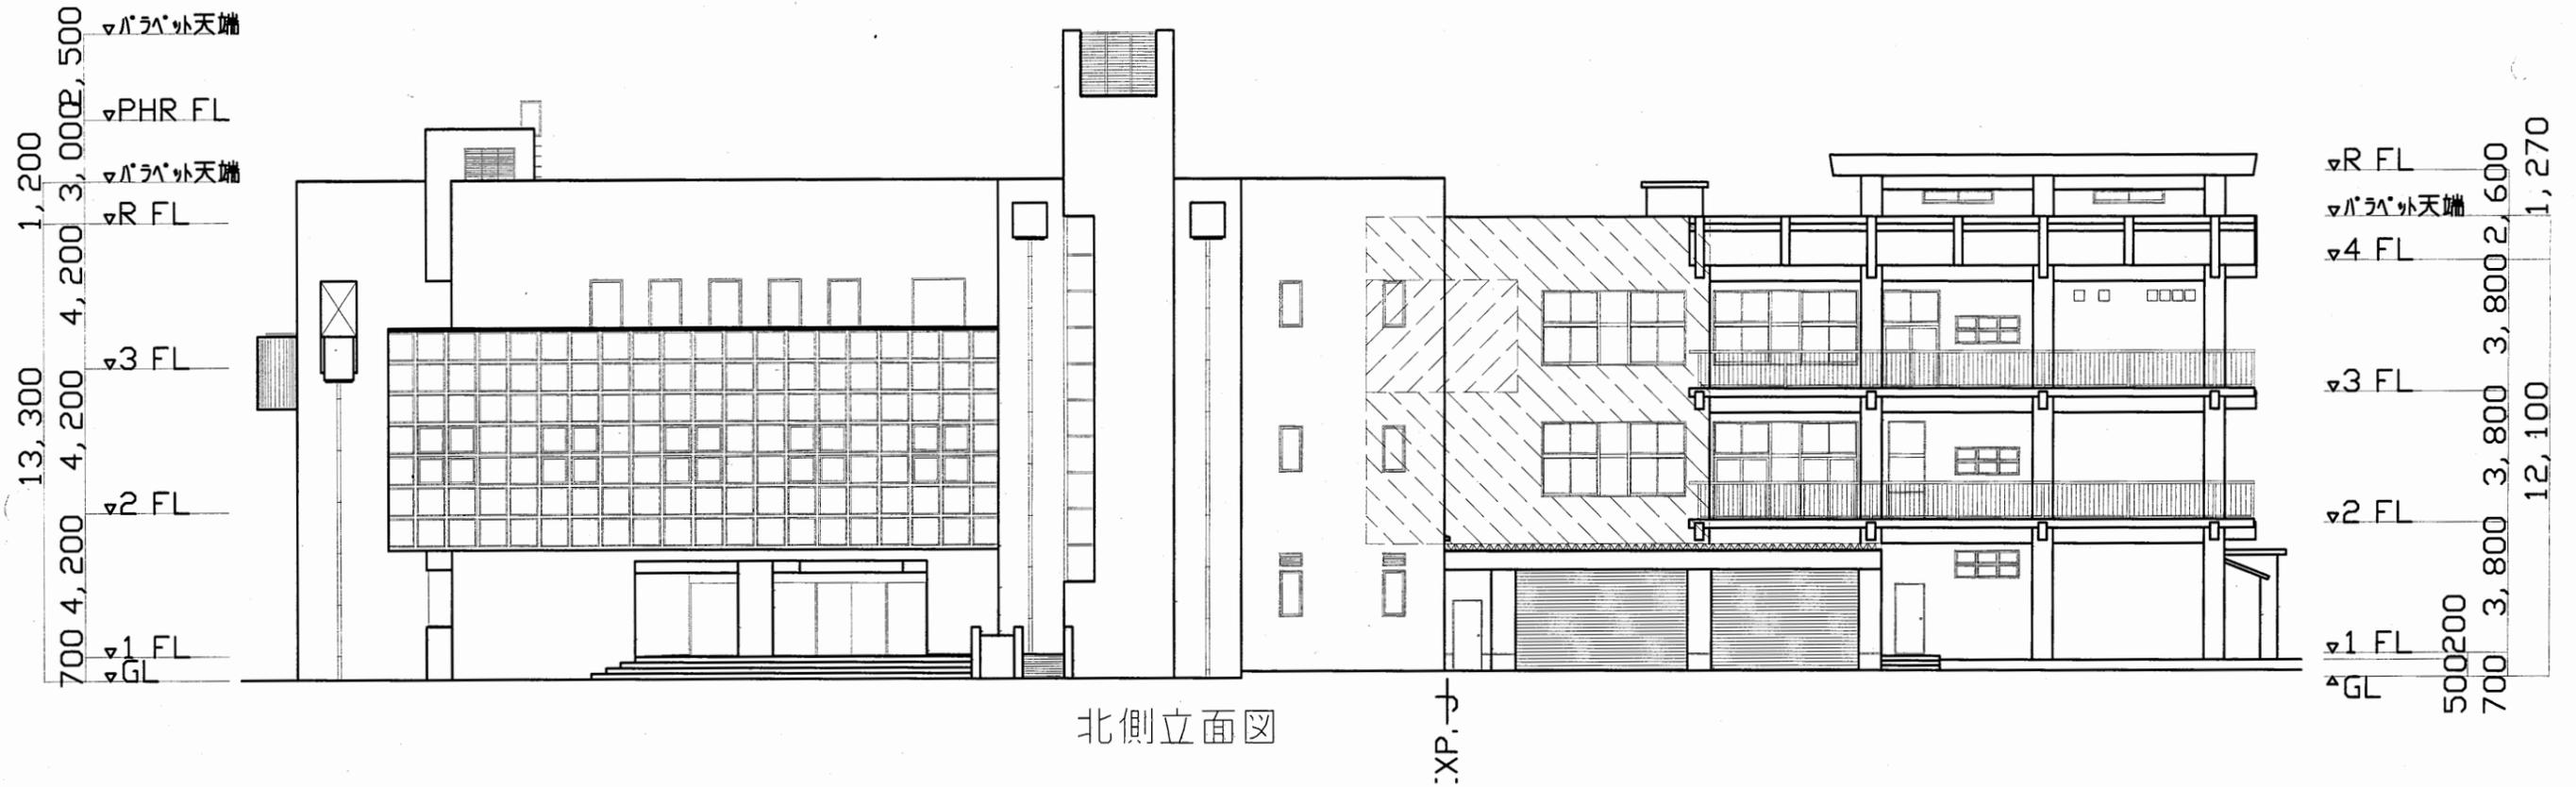

北側立面図

XP-X

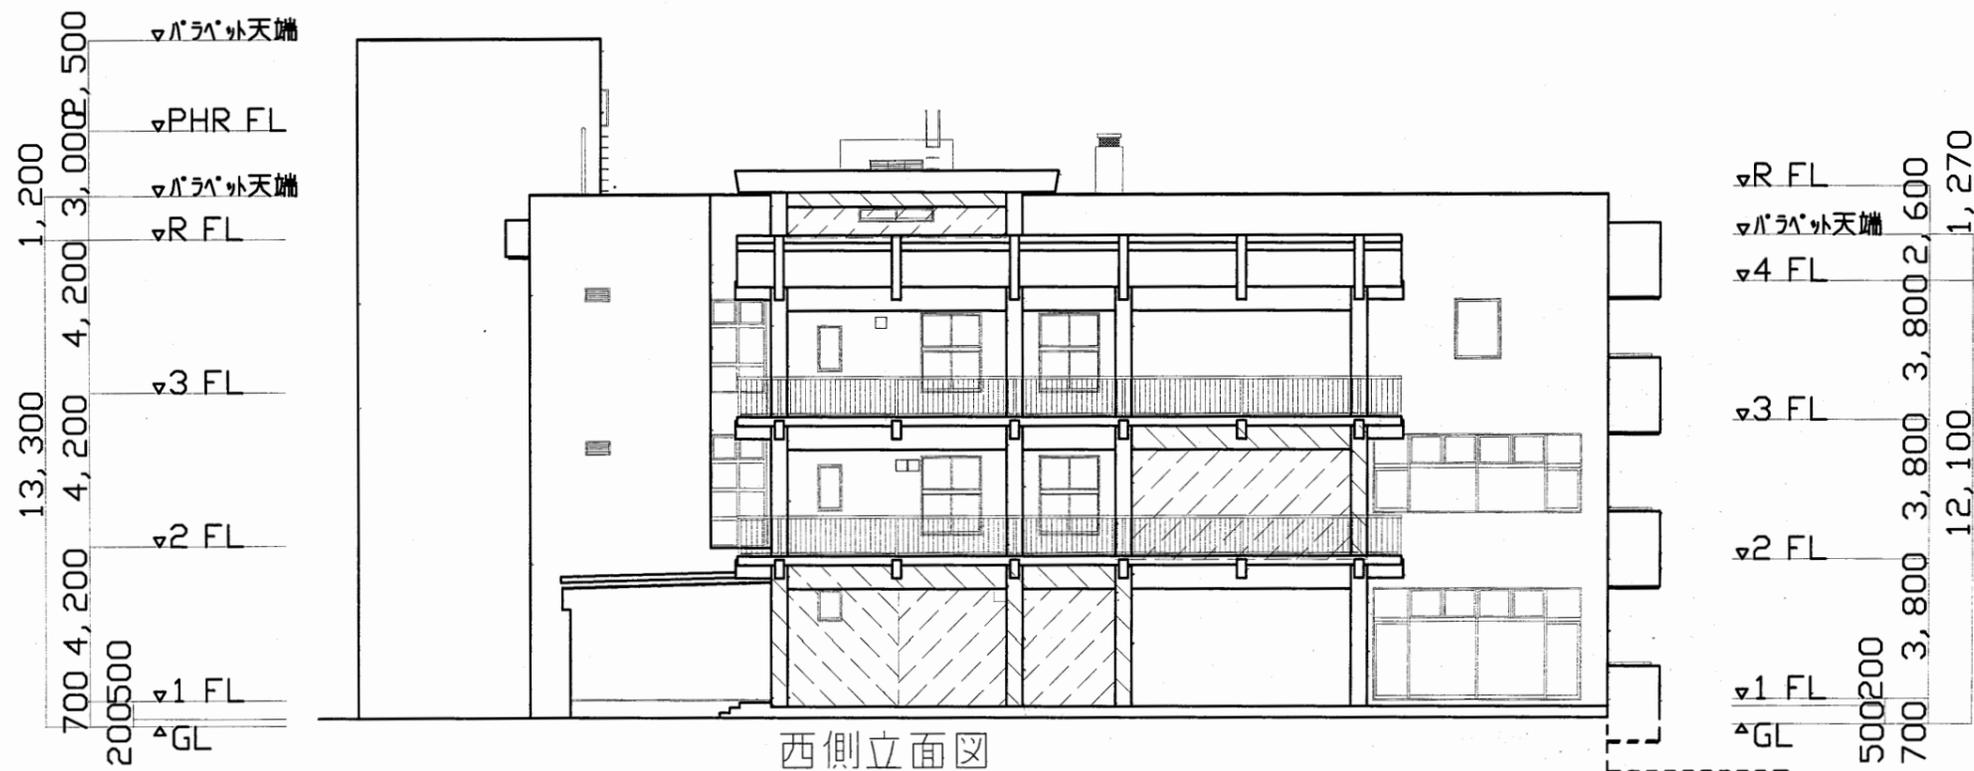


西側立面図

中央図書館

工事名	中央図書館ほか9か所 建築基準法第12条定期点検業務委託		設計者資格 氏名	級建築士登録第 号		課長	主査等	担当者	横須賀市 財務部 FM推進課
図面名称	北・西側立面図	図番	縮尺	1:200	作図	平成 年 月 日			


▽R FL
 3,800
 2,600
 ▽パラソル天端
 4 FL
 3,800
 3,800
 ▽3 FL
 3,800
 ▽2 FL
 3,800
 500
 200
 700
 500
 200
 ▽1 FL
 700
 ▽GL

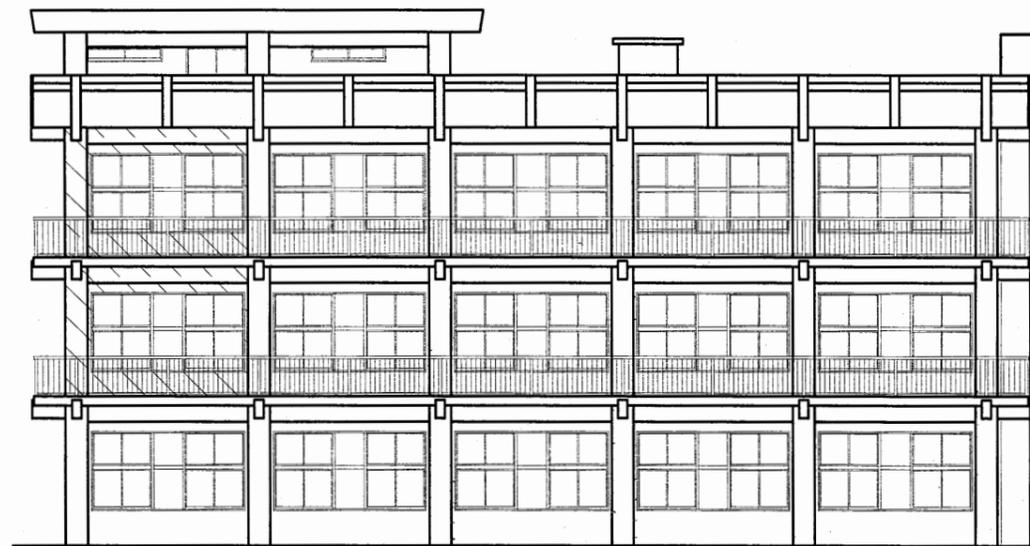

南側立面図

EXP. J

▽パラソル天端
 1,200
 ▽R FL
 4,200
 4,200
 ▽3 FL
 4,200
 4,200
 ▽2 FL
 4,200
 13,300
 ▽1 FL
 700
 ▽GL
 1,300

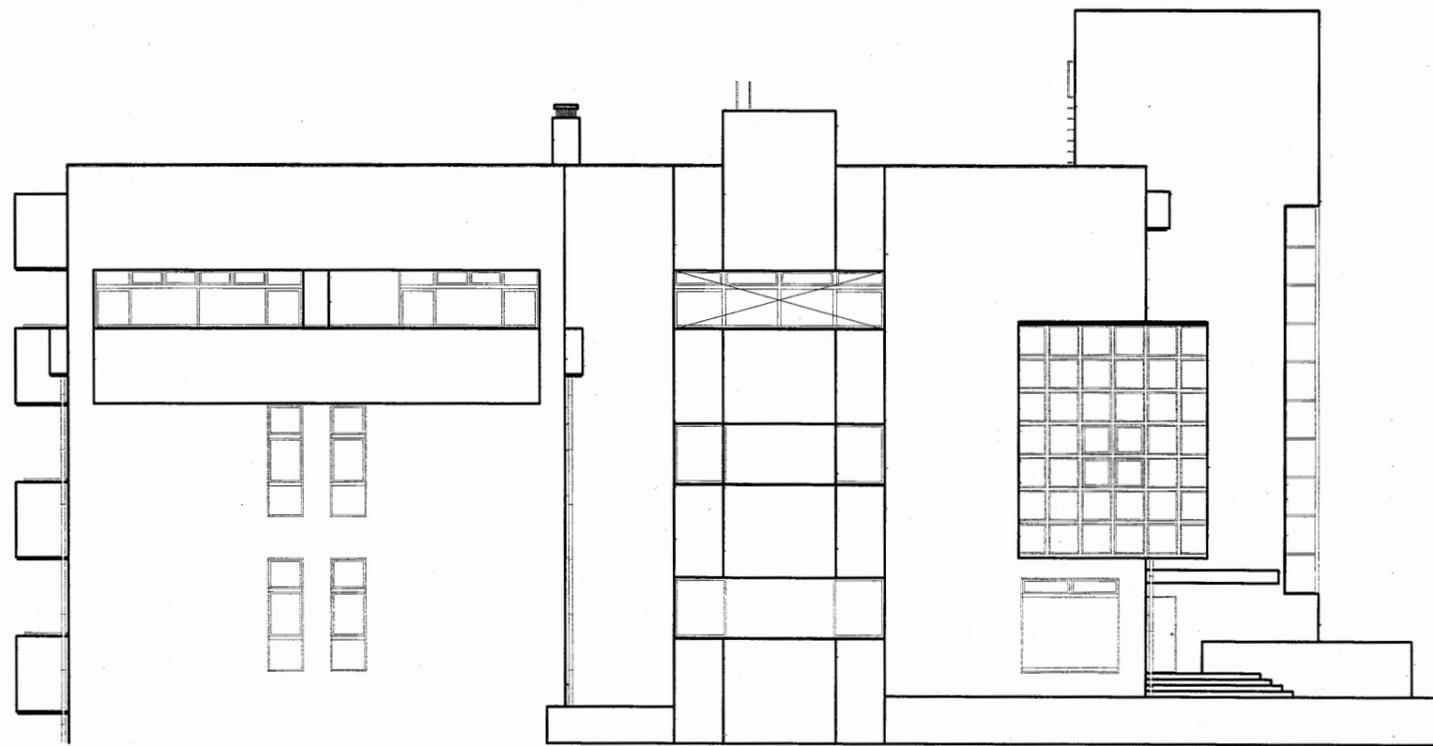


東側立面図


△パラソル天端
 2,500
 ▽PHR FL
 2,500
 ▽パラソル天端
 3,000
 ▽R FL
 4,200
 1,200
 4,200
 4,200
 ▽3 FL
 4,200
 13,300
 ▽2 FL
 4,200
 700
 ▽1 FL
 700
 ▽GL
 1,300

中央図書館

工事名	中央図書館ほか9か所 建築基準法第12条定期点検業務委託		設計者資格 氏名	級建築士登録第 号		課長	主査等	担当者	横須賀市 財務部 FM推進課
図面名称	南・東側立面図	図番	縮尺	1:200	作図	平成 年 月 日			

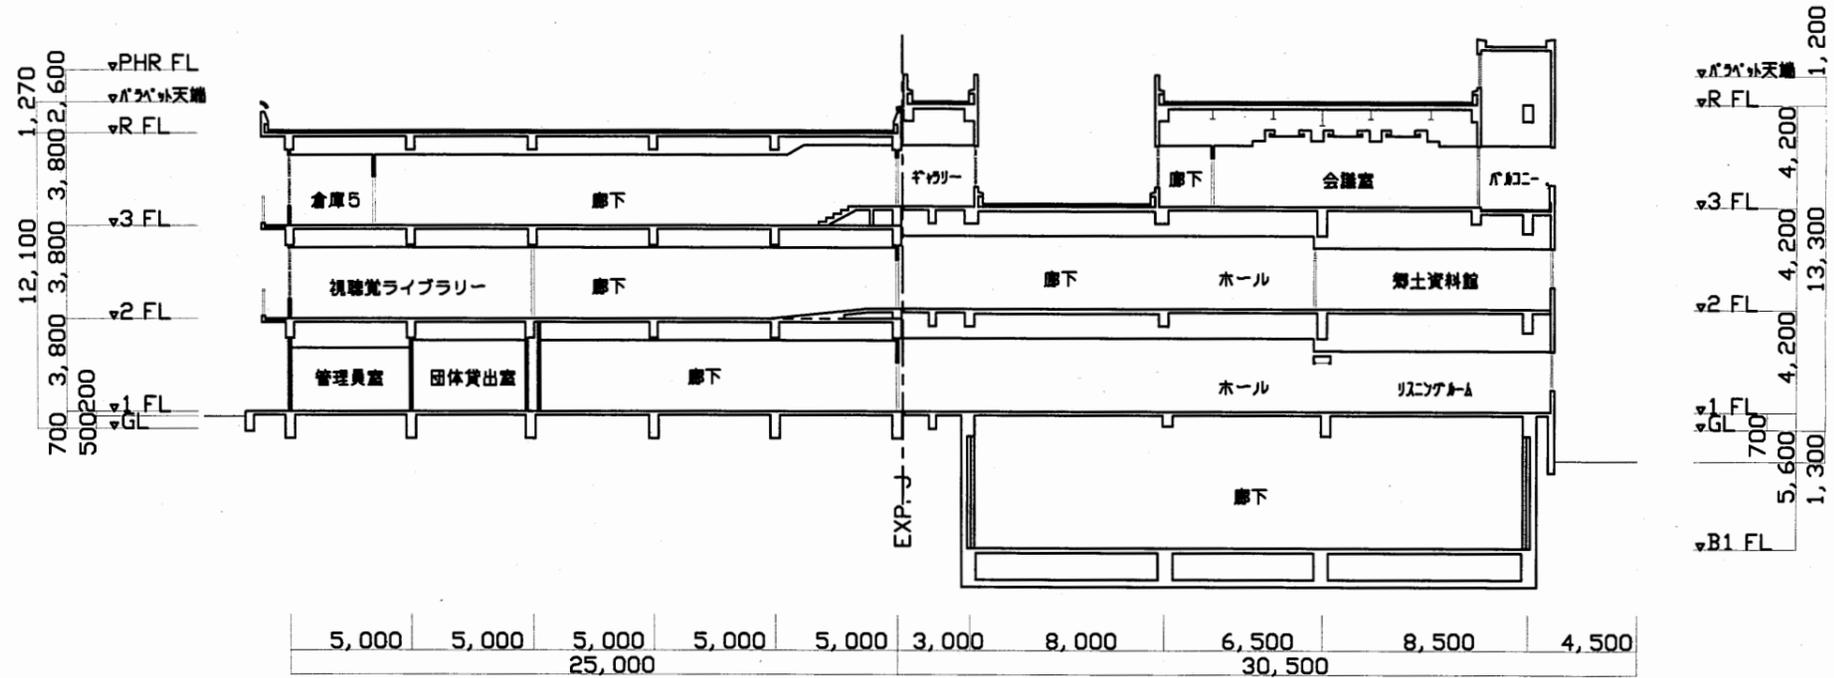


断面図

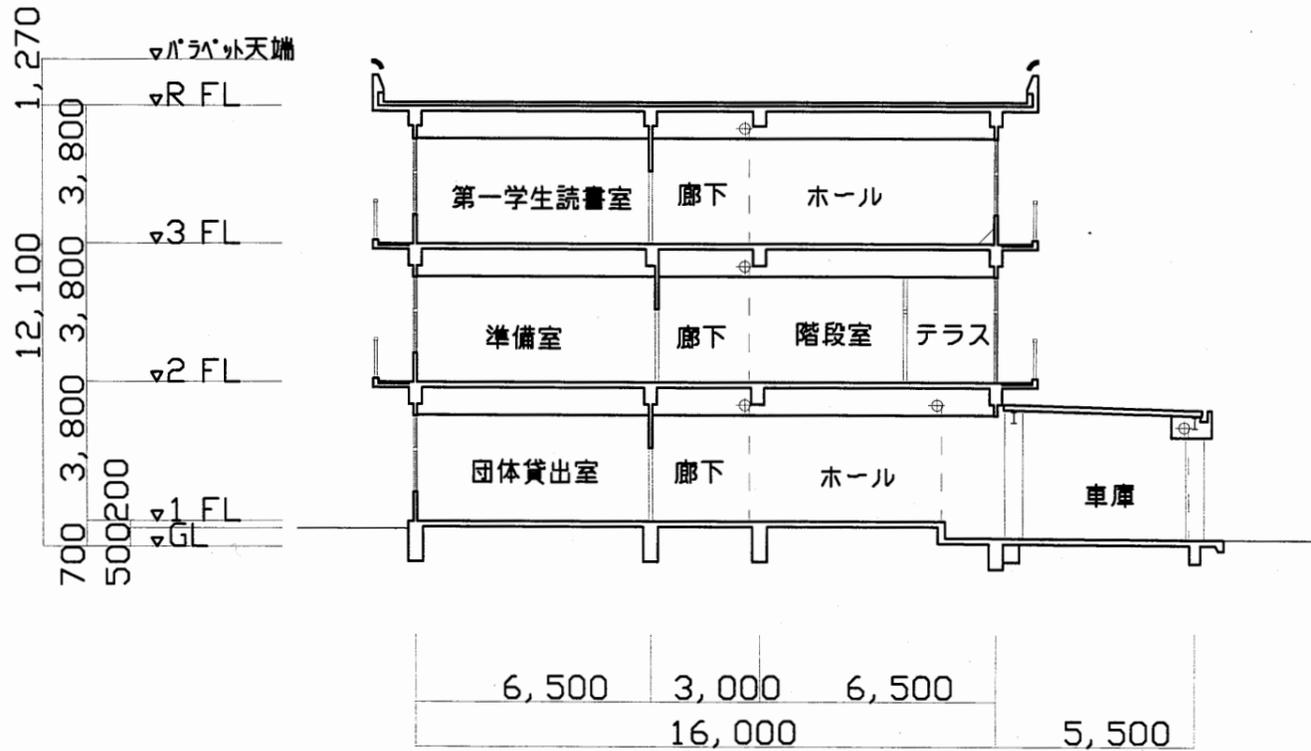

断面図

中央図書館


工事名	中央図書館ほか9か所 建築基準法第12条定期点検業務委託			設計者資格 氏名	級建築士登録第 号			課長	主査等	担当者	横須賀市 財務部 FM推進課
図面名称	断面図	図番	縮尺	1:200	作図	平成 年 月 日					

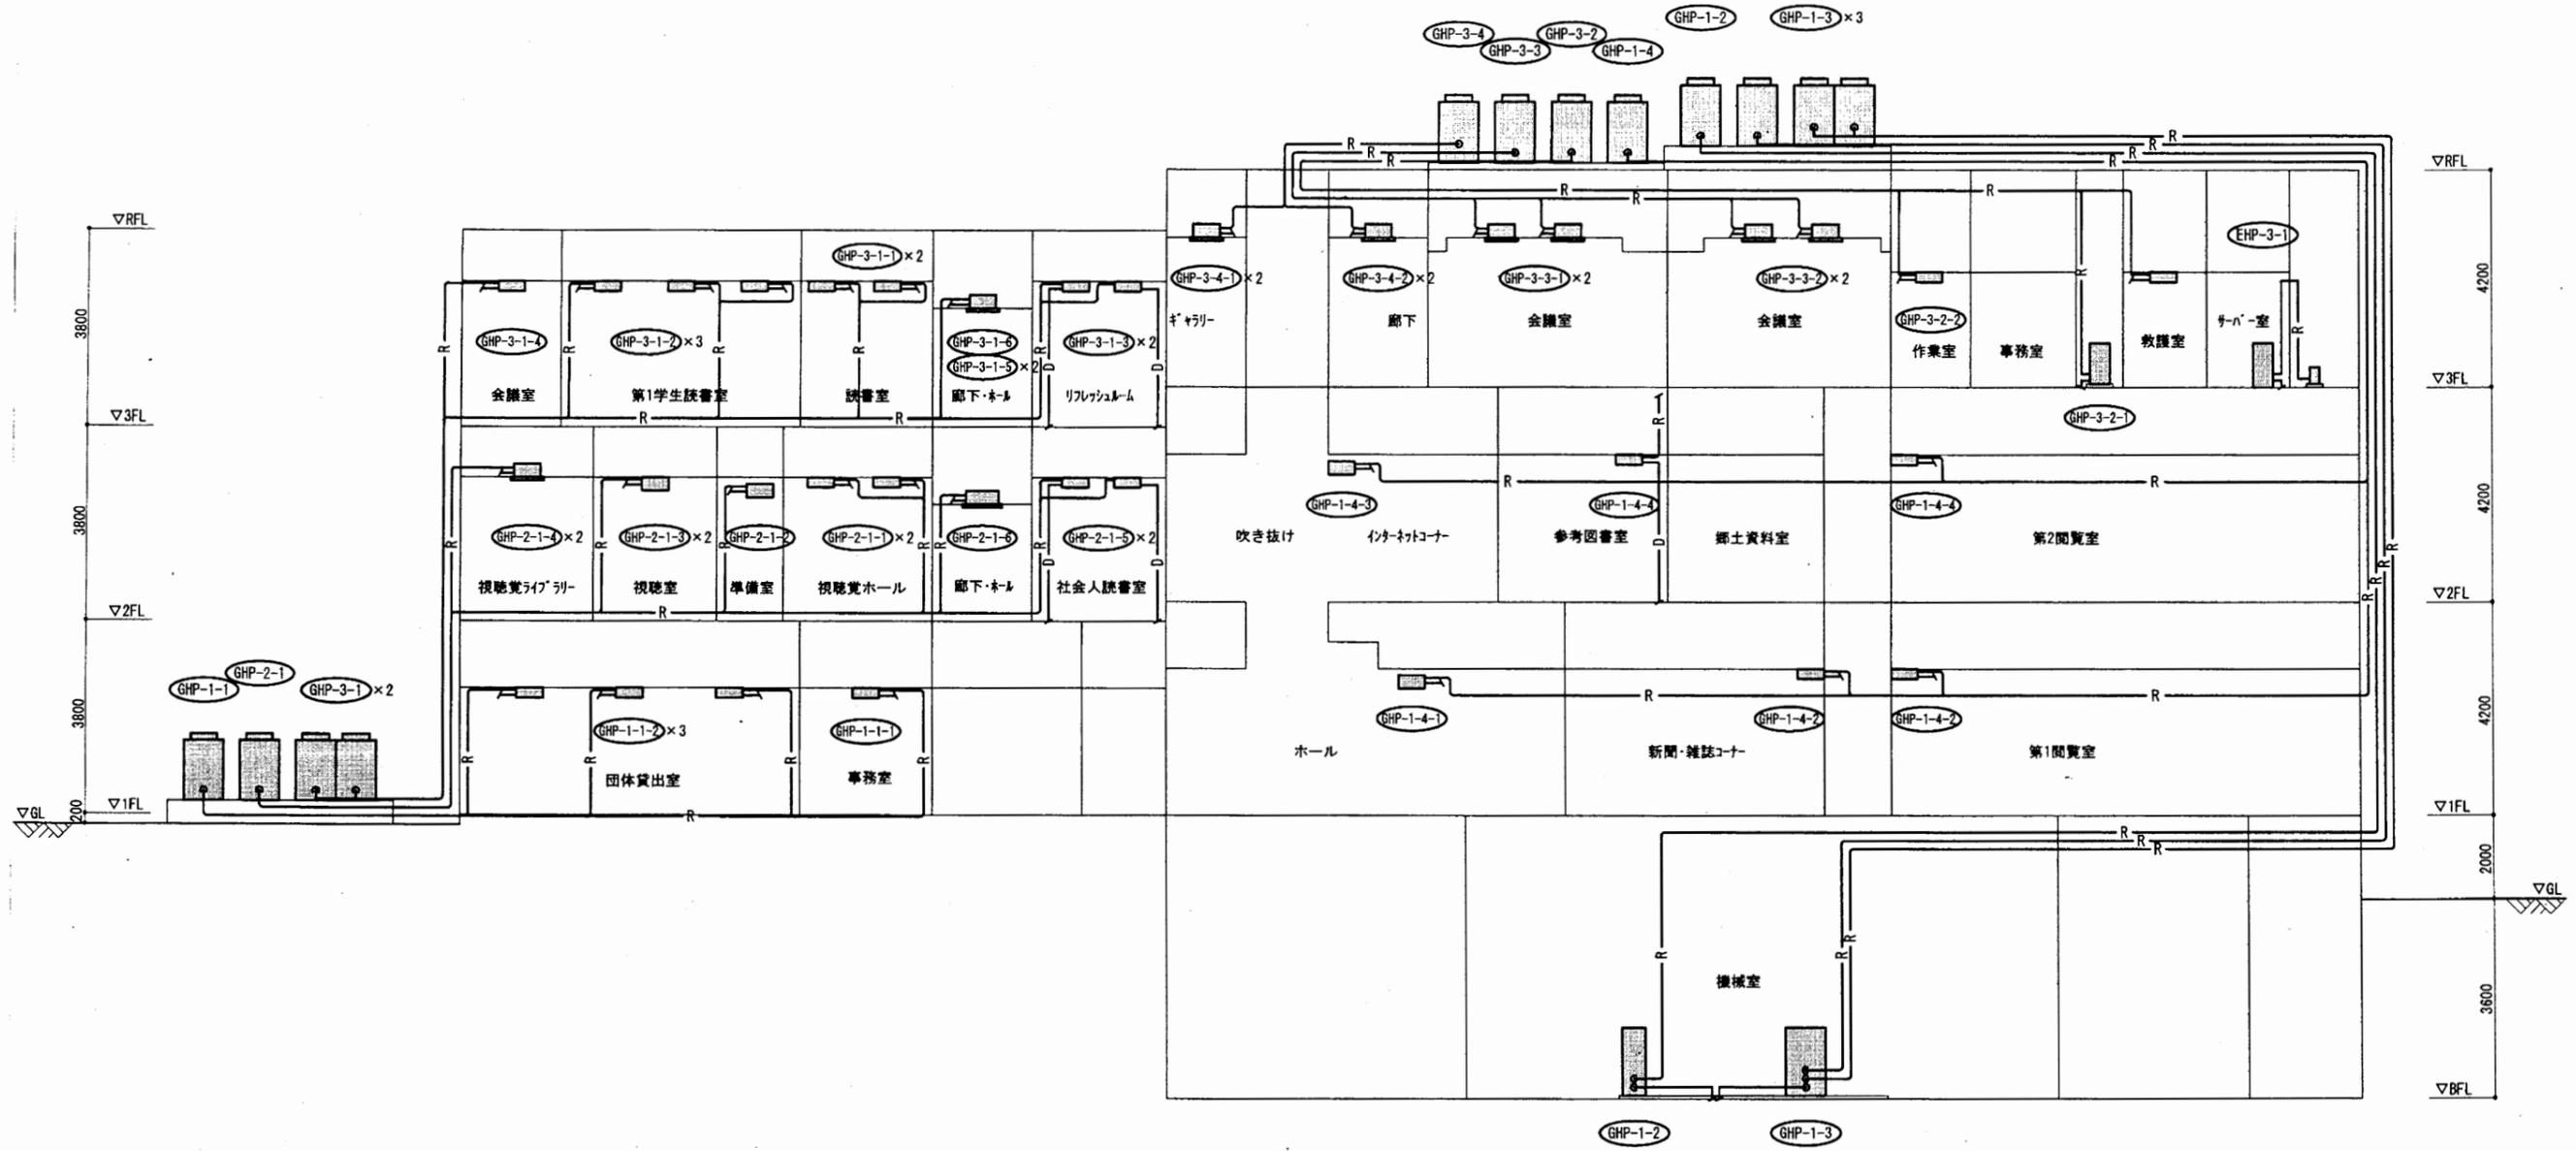

配管系統図(改修)

中央図書館

工事名	中央図書館ほか9か所 建築基準法第12条定期点検業務委託			設計者資格 氏名	級建築士登録第	号	課長	主査等	担当者	横須賀市 財務部 FM推進課
図面名称	配管系統図		図番	縮尺	作図	平成 年 月 日				

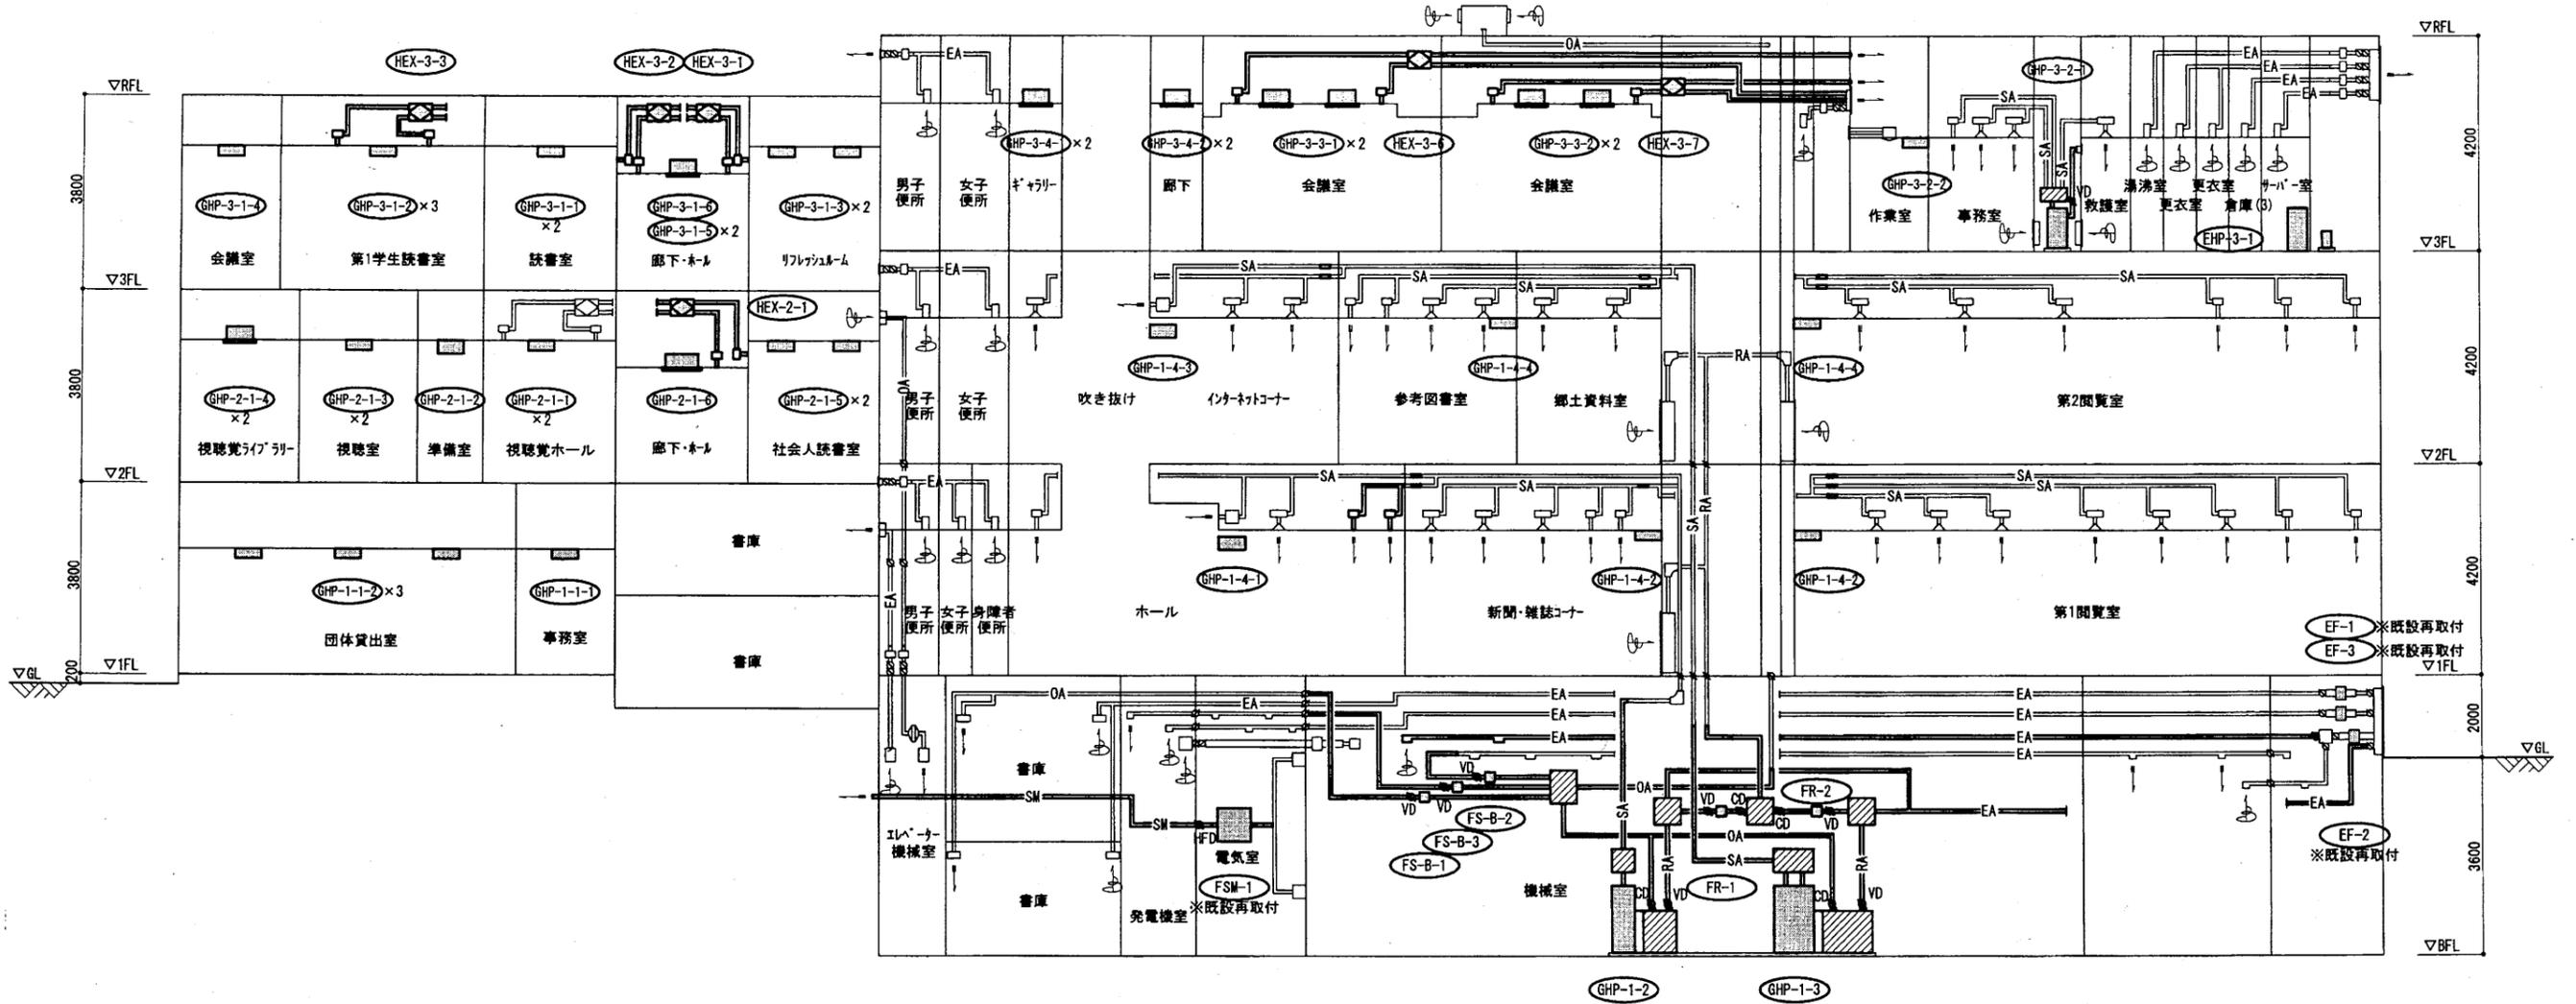


ダクト系統図(改修)

中央図書館

工事名	中央図書館ほか9か所 建築基準法第12条定期点検業務委託			設計者資格氏名	級建築士登録第 号			課長	主査等	担当者	横須賀市 財務部 FM推進課
図面名称	ダクト系統図	図番	縮尺	作図	平成	年	月	日			

A3 A4

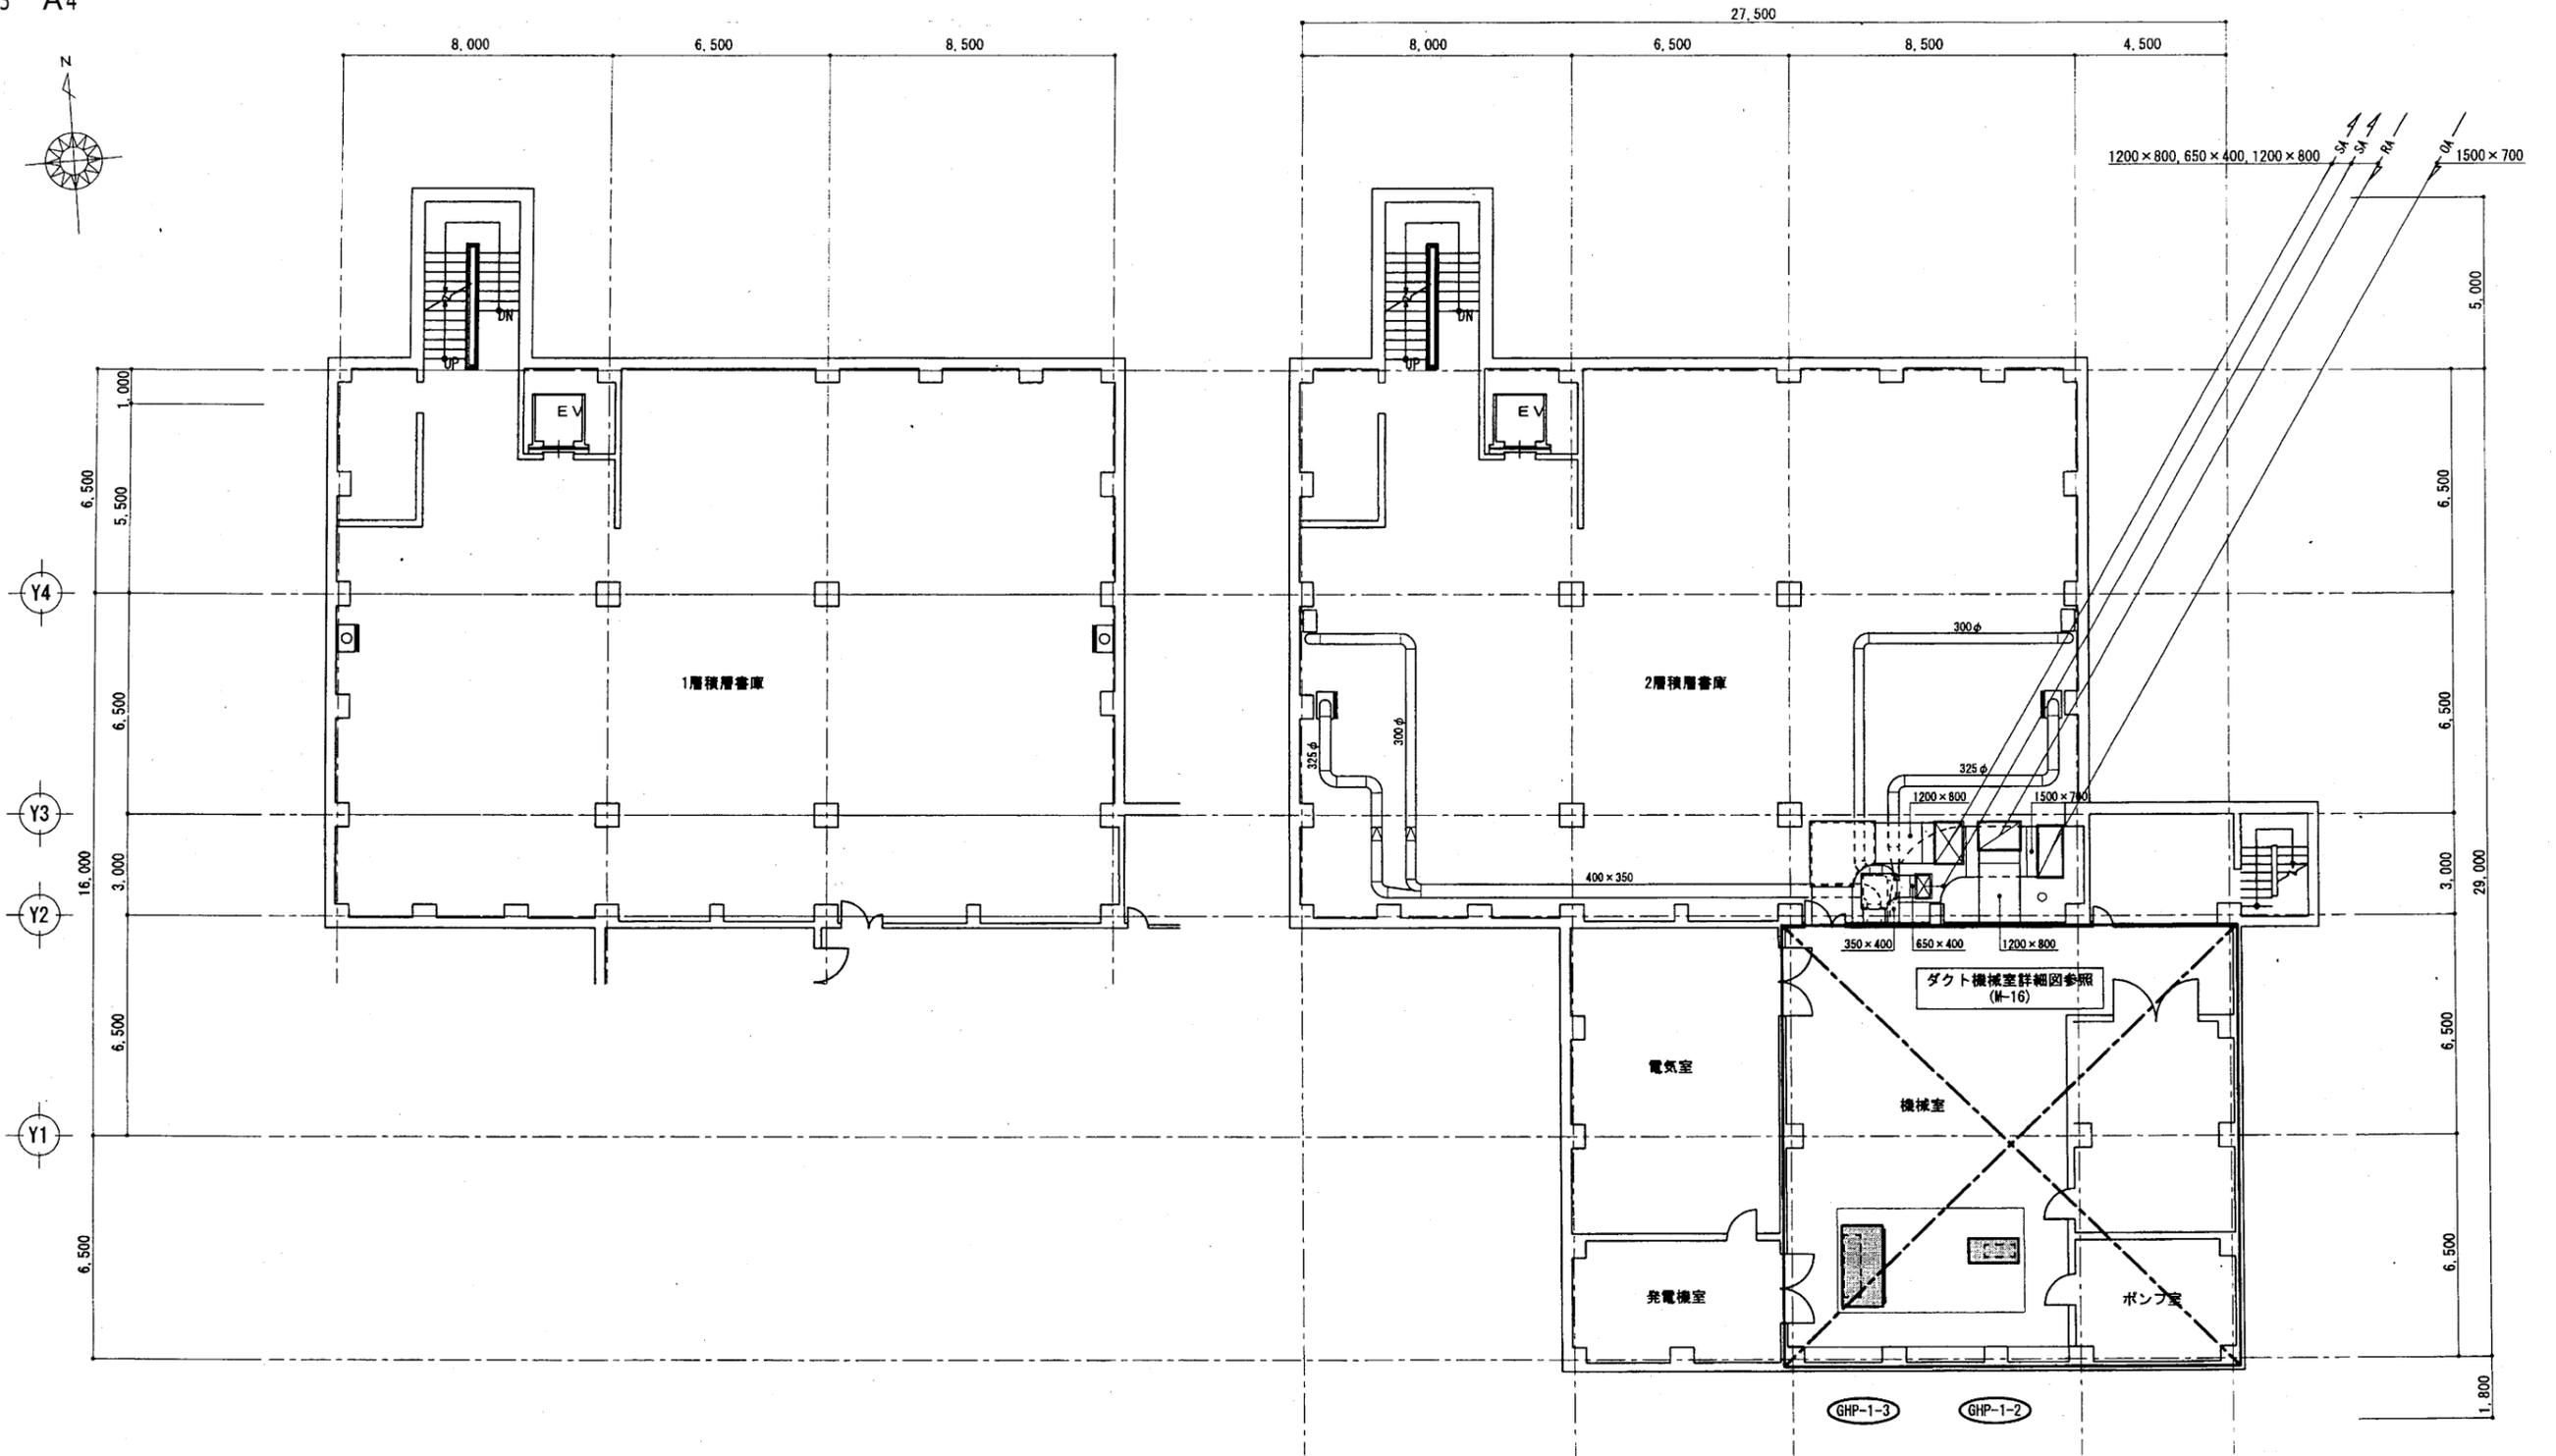


ダクト地階平面図(改修) S=1/100

中央図書館

横須賀市
財務部 FM推進課

工事名	中央図書館ほか9か所 建築基準法第12条定期点検業務委託		設計者資格 氏名	級建築士登録第 _____ 号			課長	主査等	担当者
図面名称	ダクト地階平面図	図番	縮尺	作図	平成	年	月	日	

A3 A4

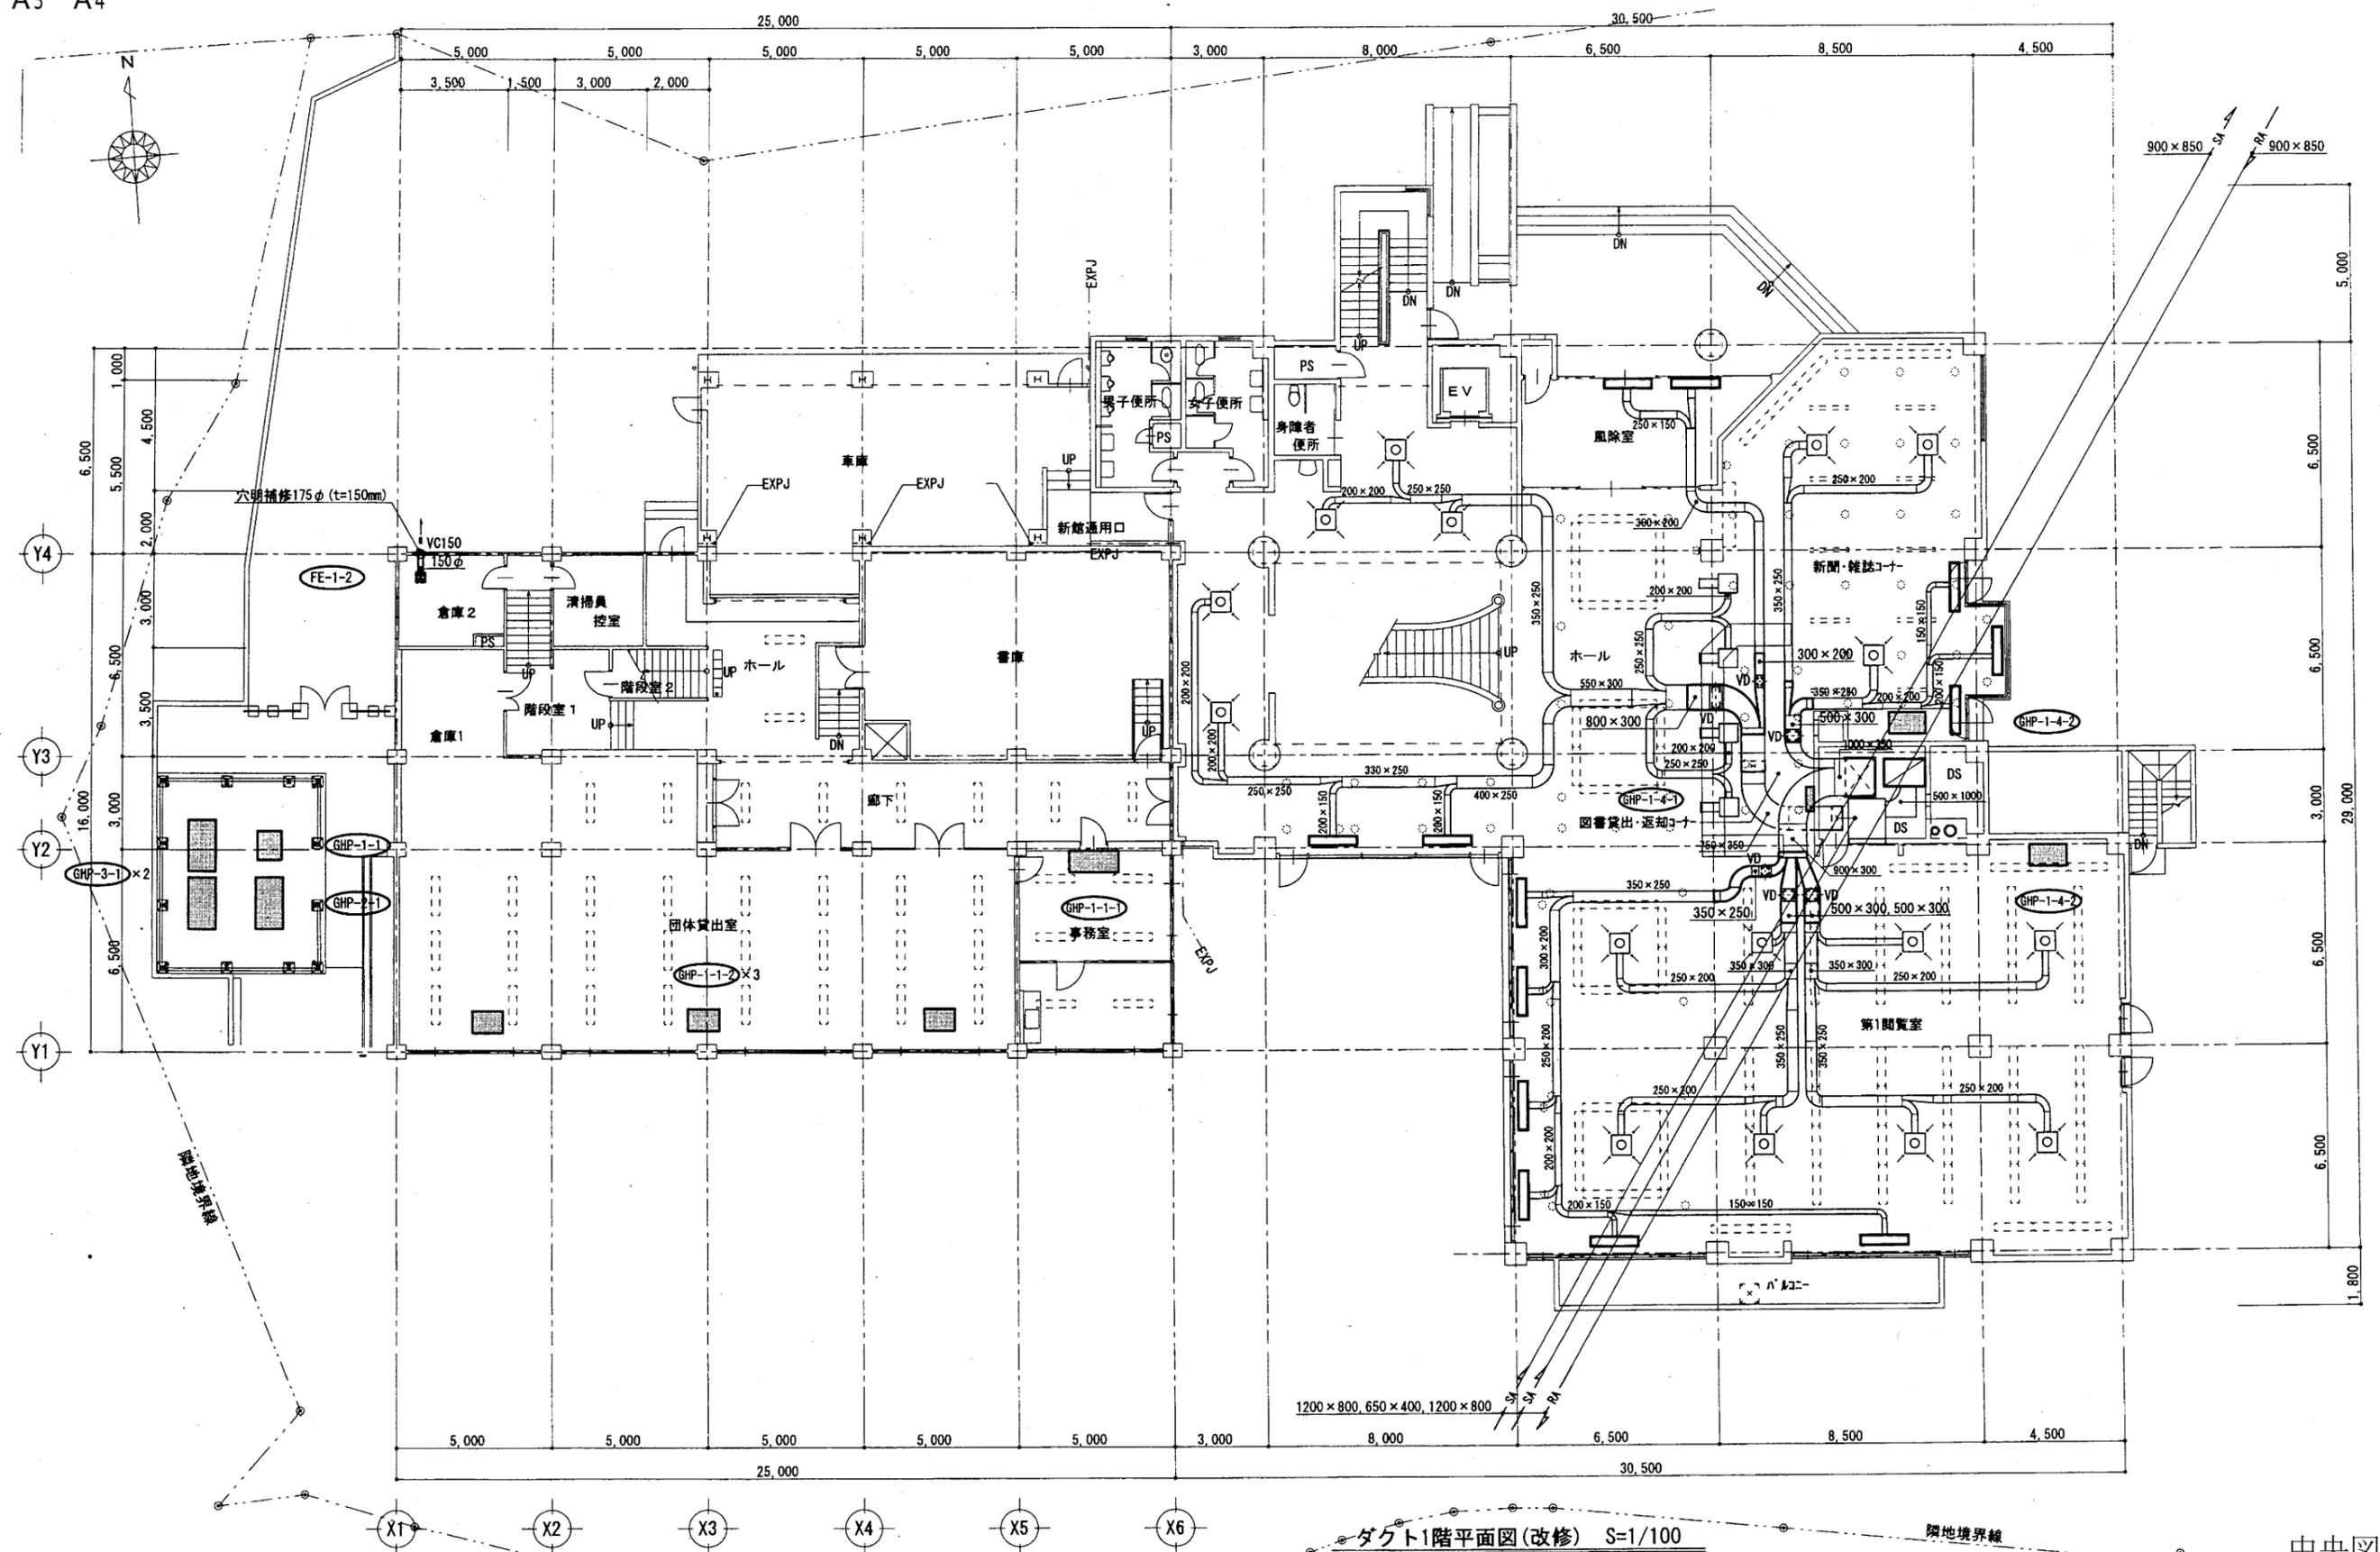


ダクト1階平面図(改修) S=1/100

中央図書館

工事名	中央図書館ほか9か所 建築基準法第12条定期点検業務委託			設計者資格 氏名	級建築士登録第 _____ 号			課長	主査等	担当者	横須賀市 財務部 FM推進課
図面名称	ダクト1階平面図	図番		縮尺	作図	平成	年	月	日		

A3 A4


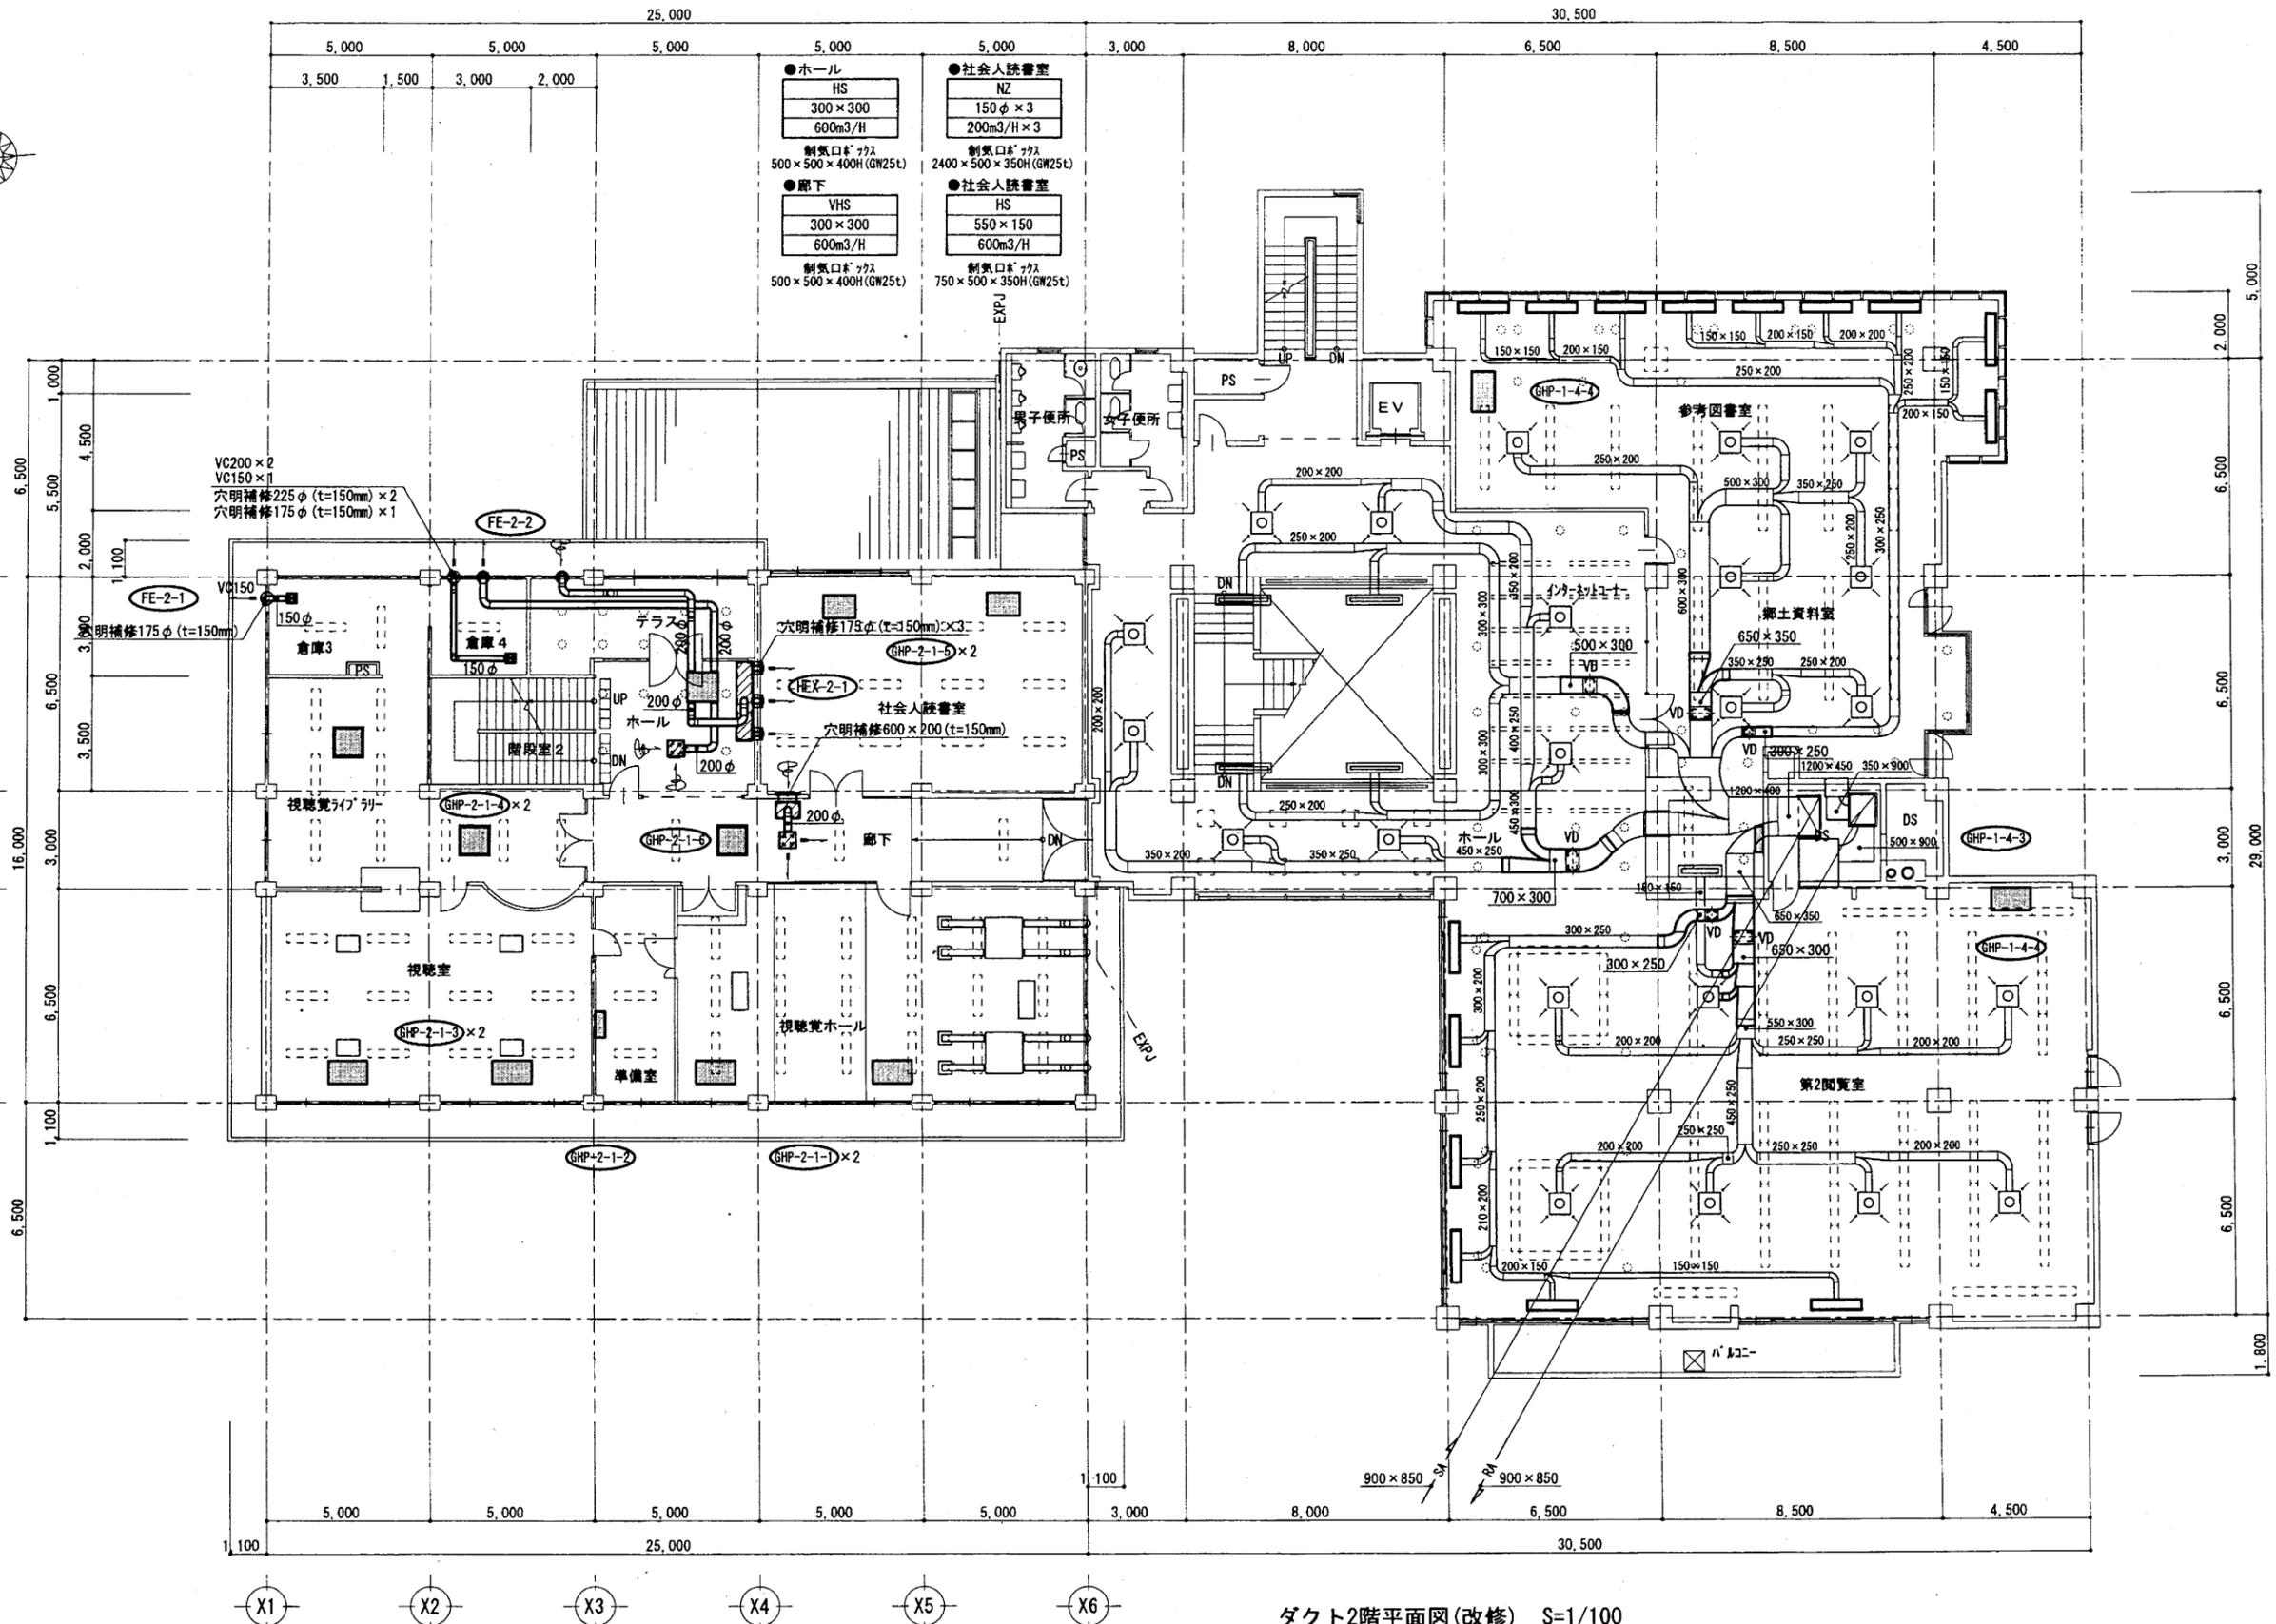


ダクト2階平面図(改修) S=1/100

中央図書館

工事名	中央図書館ほか9か所 建築基準法第12条定期点検業務委託		設計者資格 氏名	級建築士登録第 _____ 号		課長	主査等	担当者	横須賀市 財務部 FM推進課
図面名称	ダクト2階平面図	図番	縮尺	作図	平成 年 月 日				

 
A3 A4

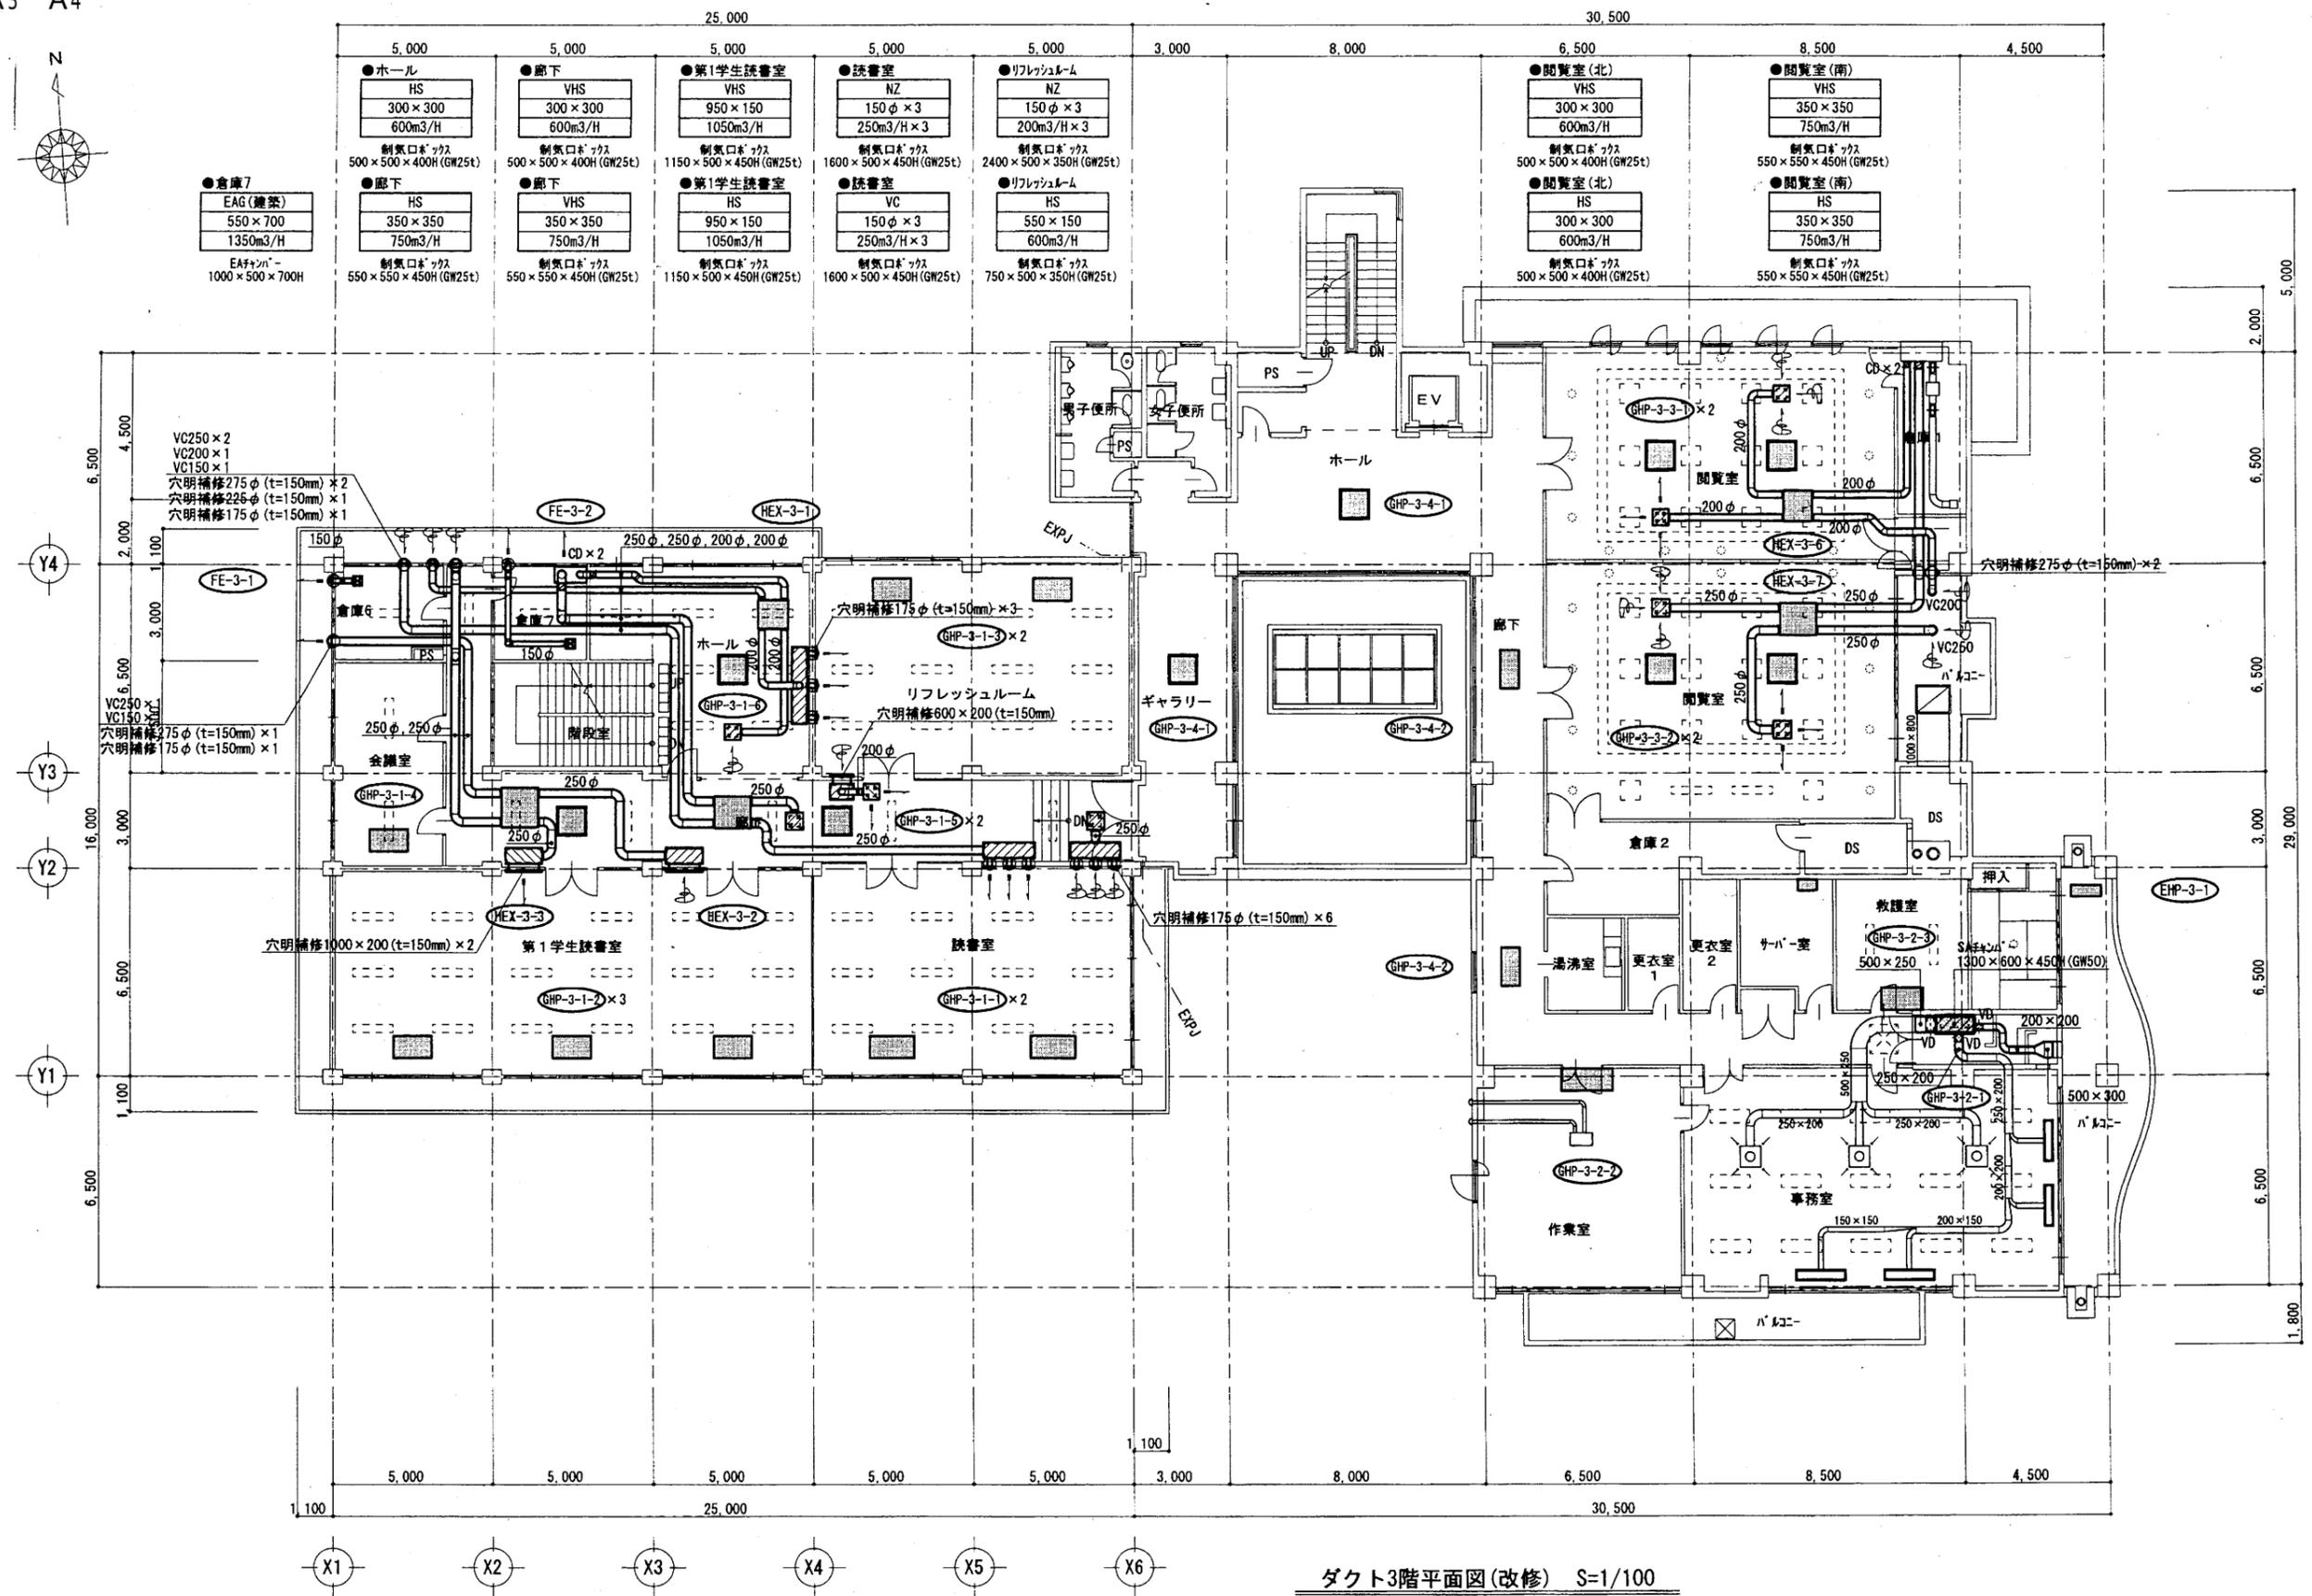

ダクト3階平面図(改修) S=1/100

中央図書館

工事名	中央図書館ほか9か所 建築基準法第12条定期点検業務委託		設計者資格 氏名	級建築士登録第	号	課長	主査等	担当者	横須賀市 財務部 FM推進課
図面名称	ダクト3階平面図	図番	縮尺	作図	平成 年 月 日				

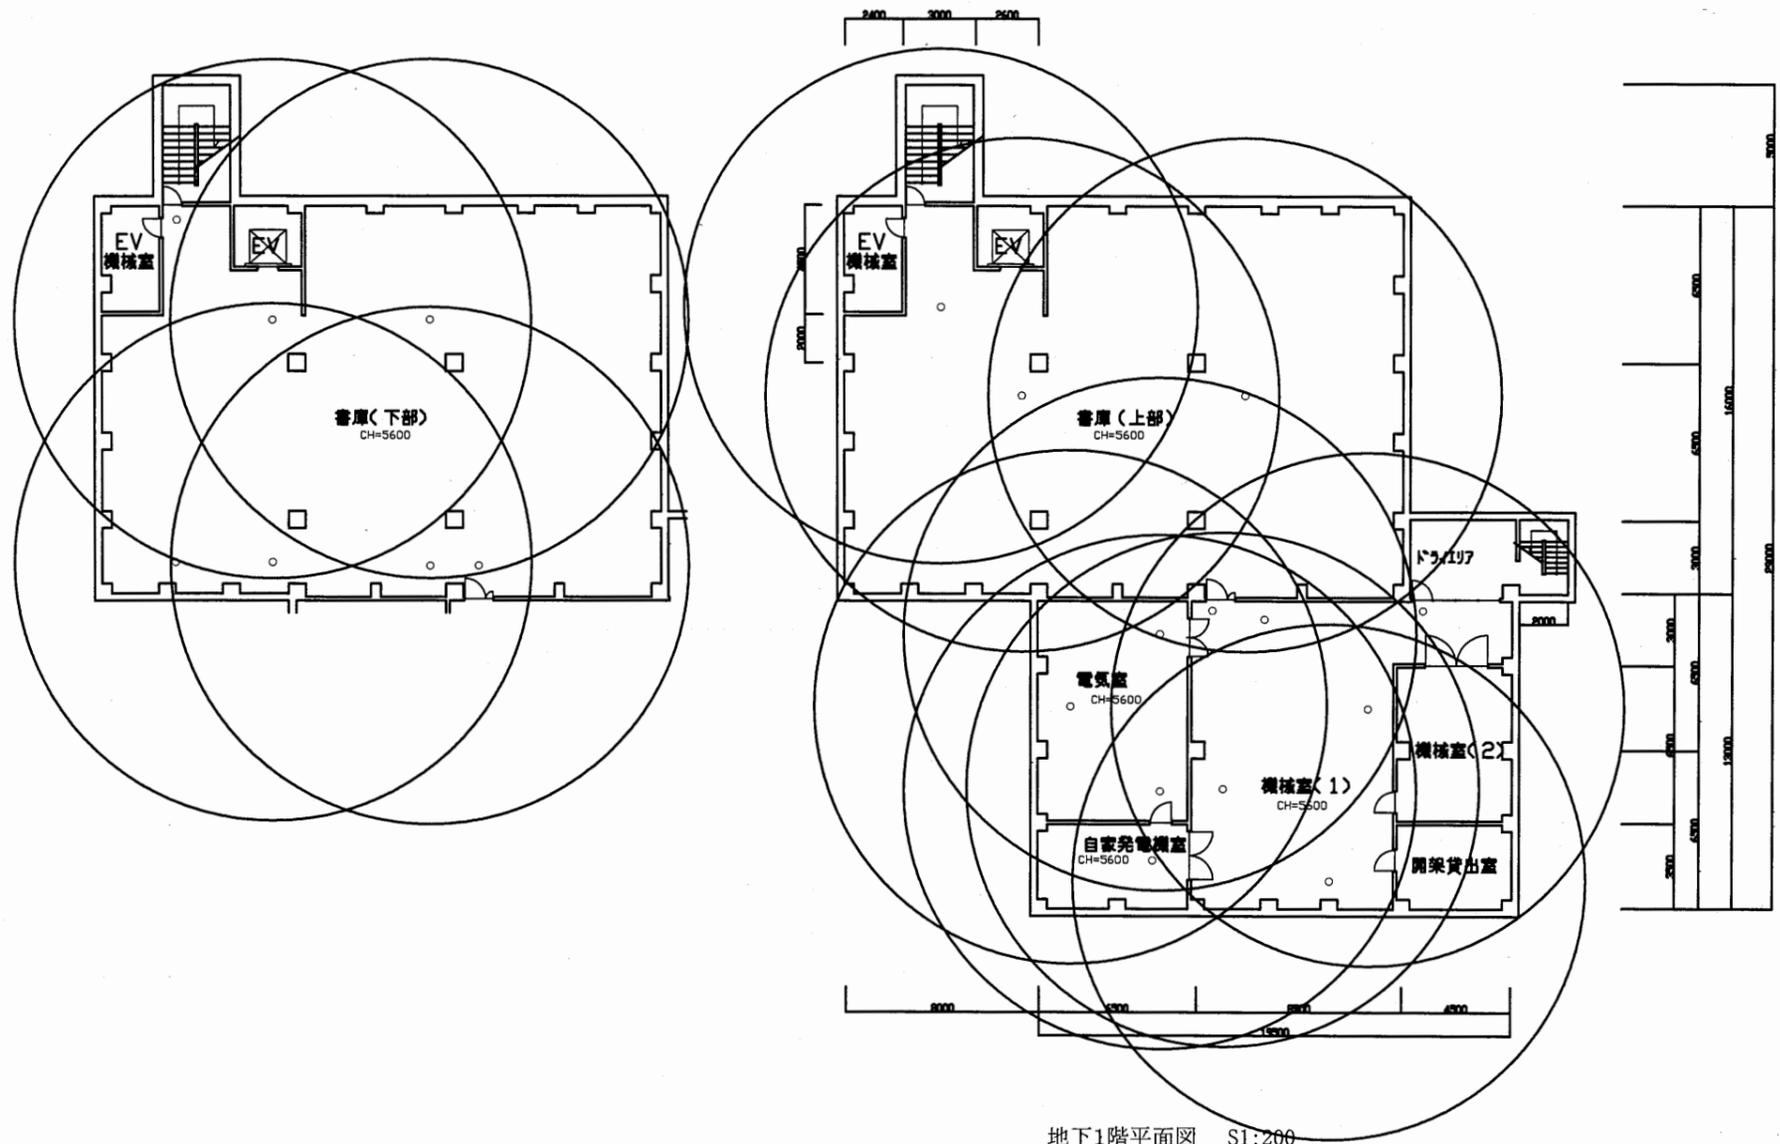


地下1階平面図 S1:200

中央図書館

工事名	中央図書館ほか9か所 建築基準法第12条定期点検業務委託		設計者資格 氏名	級建築士登録第 号		課長	主査等	担当者	横須賀市 財務部 FM推進課
図面名称	地下1階非常照明平面図	図番	縮尺	1:300	作図	平成 年 月 日			

A3 A4

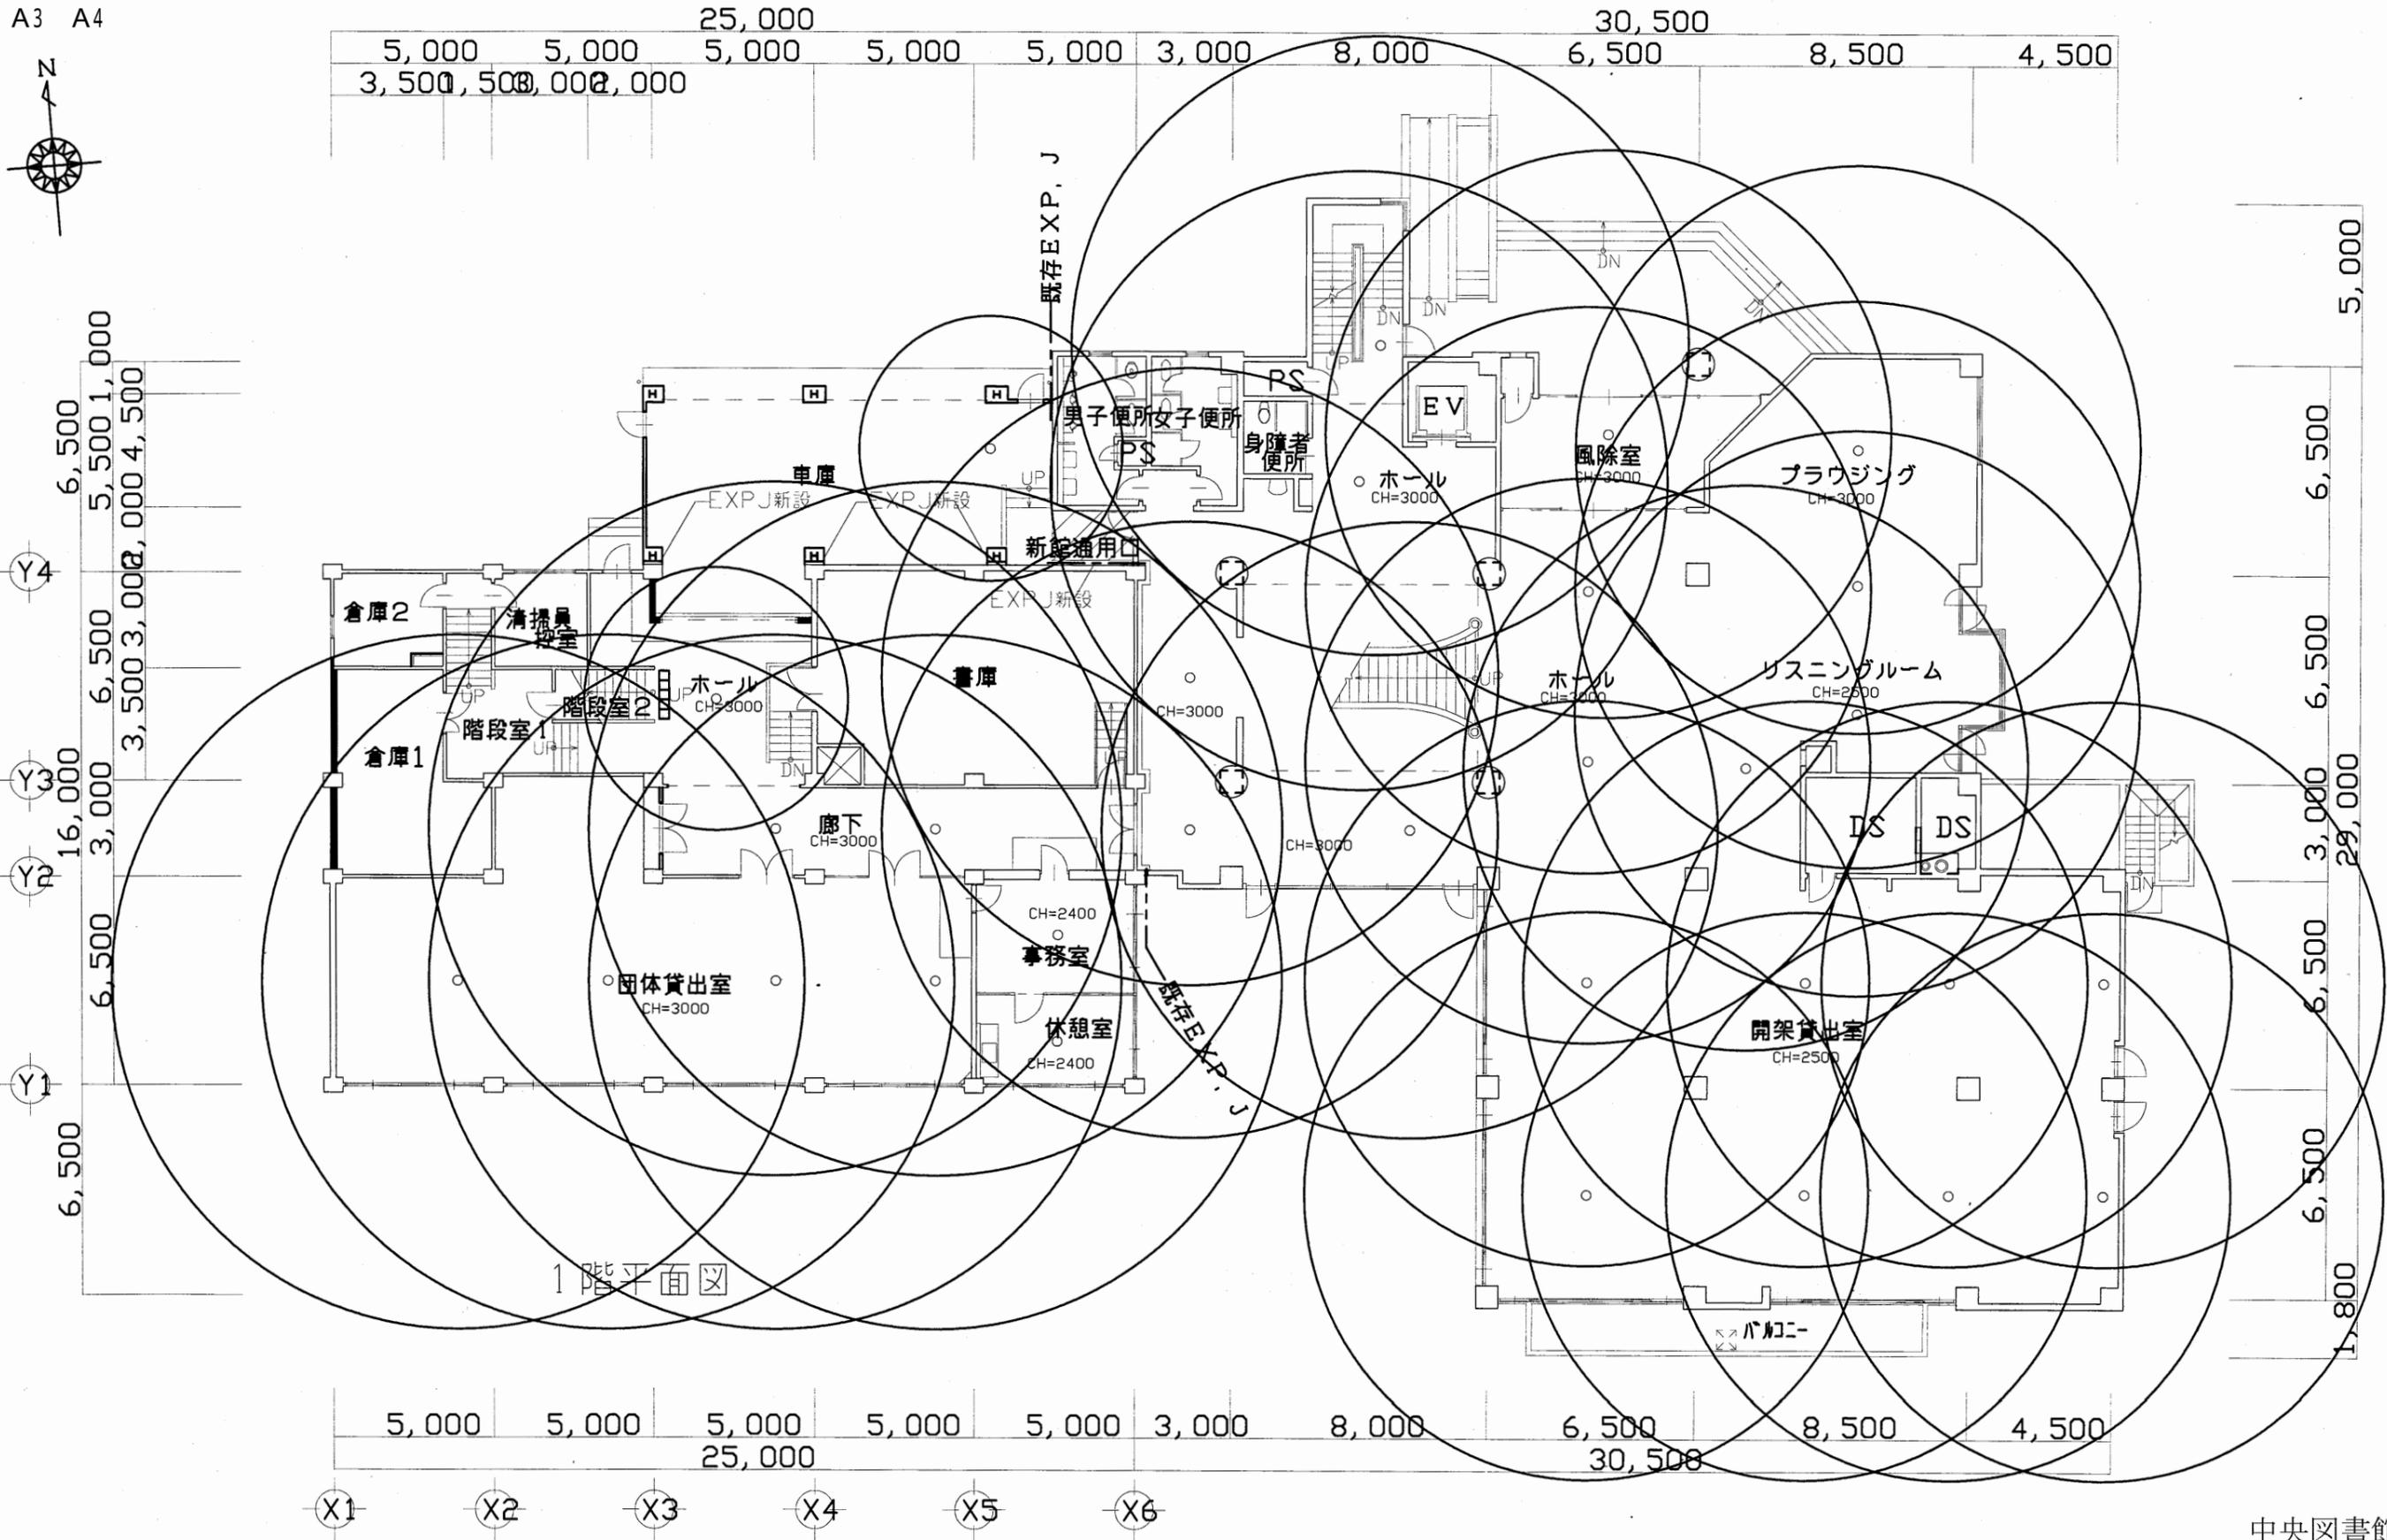


1階平面図

中央図書館

工事名	中央図書館ほか9か所 建築基準法第12条定期点検業務委託		設計者資格 氏名	級建築士登録第 号		課長	主査等	担当者	横須賀市 財務部 FM推進課
図面名称	1階非常照明平面図	図番	縮尺	1:300	作図	平成 年 月 日			


A3 A4

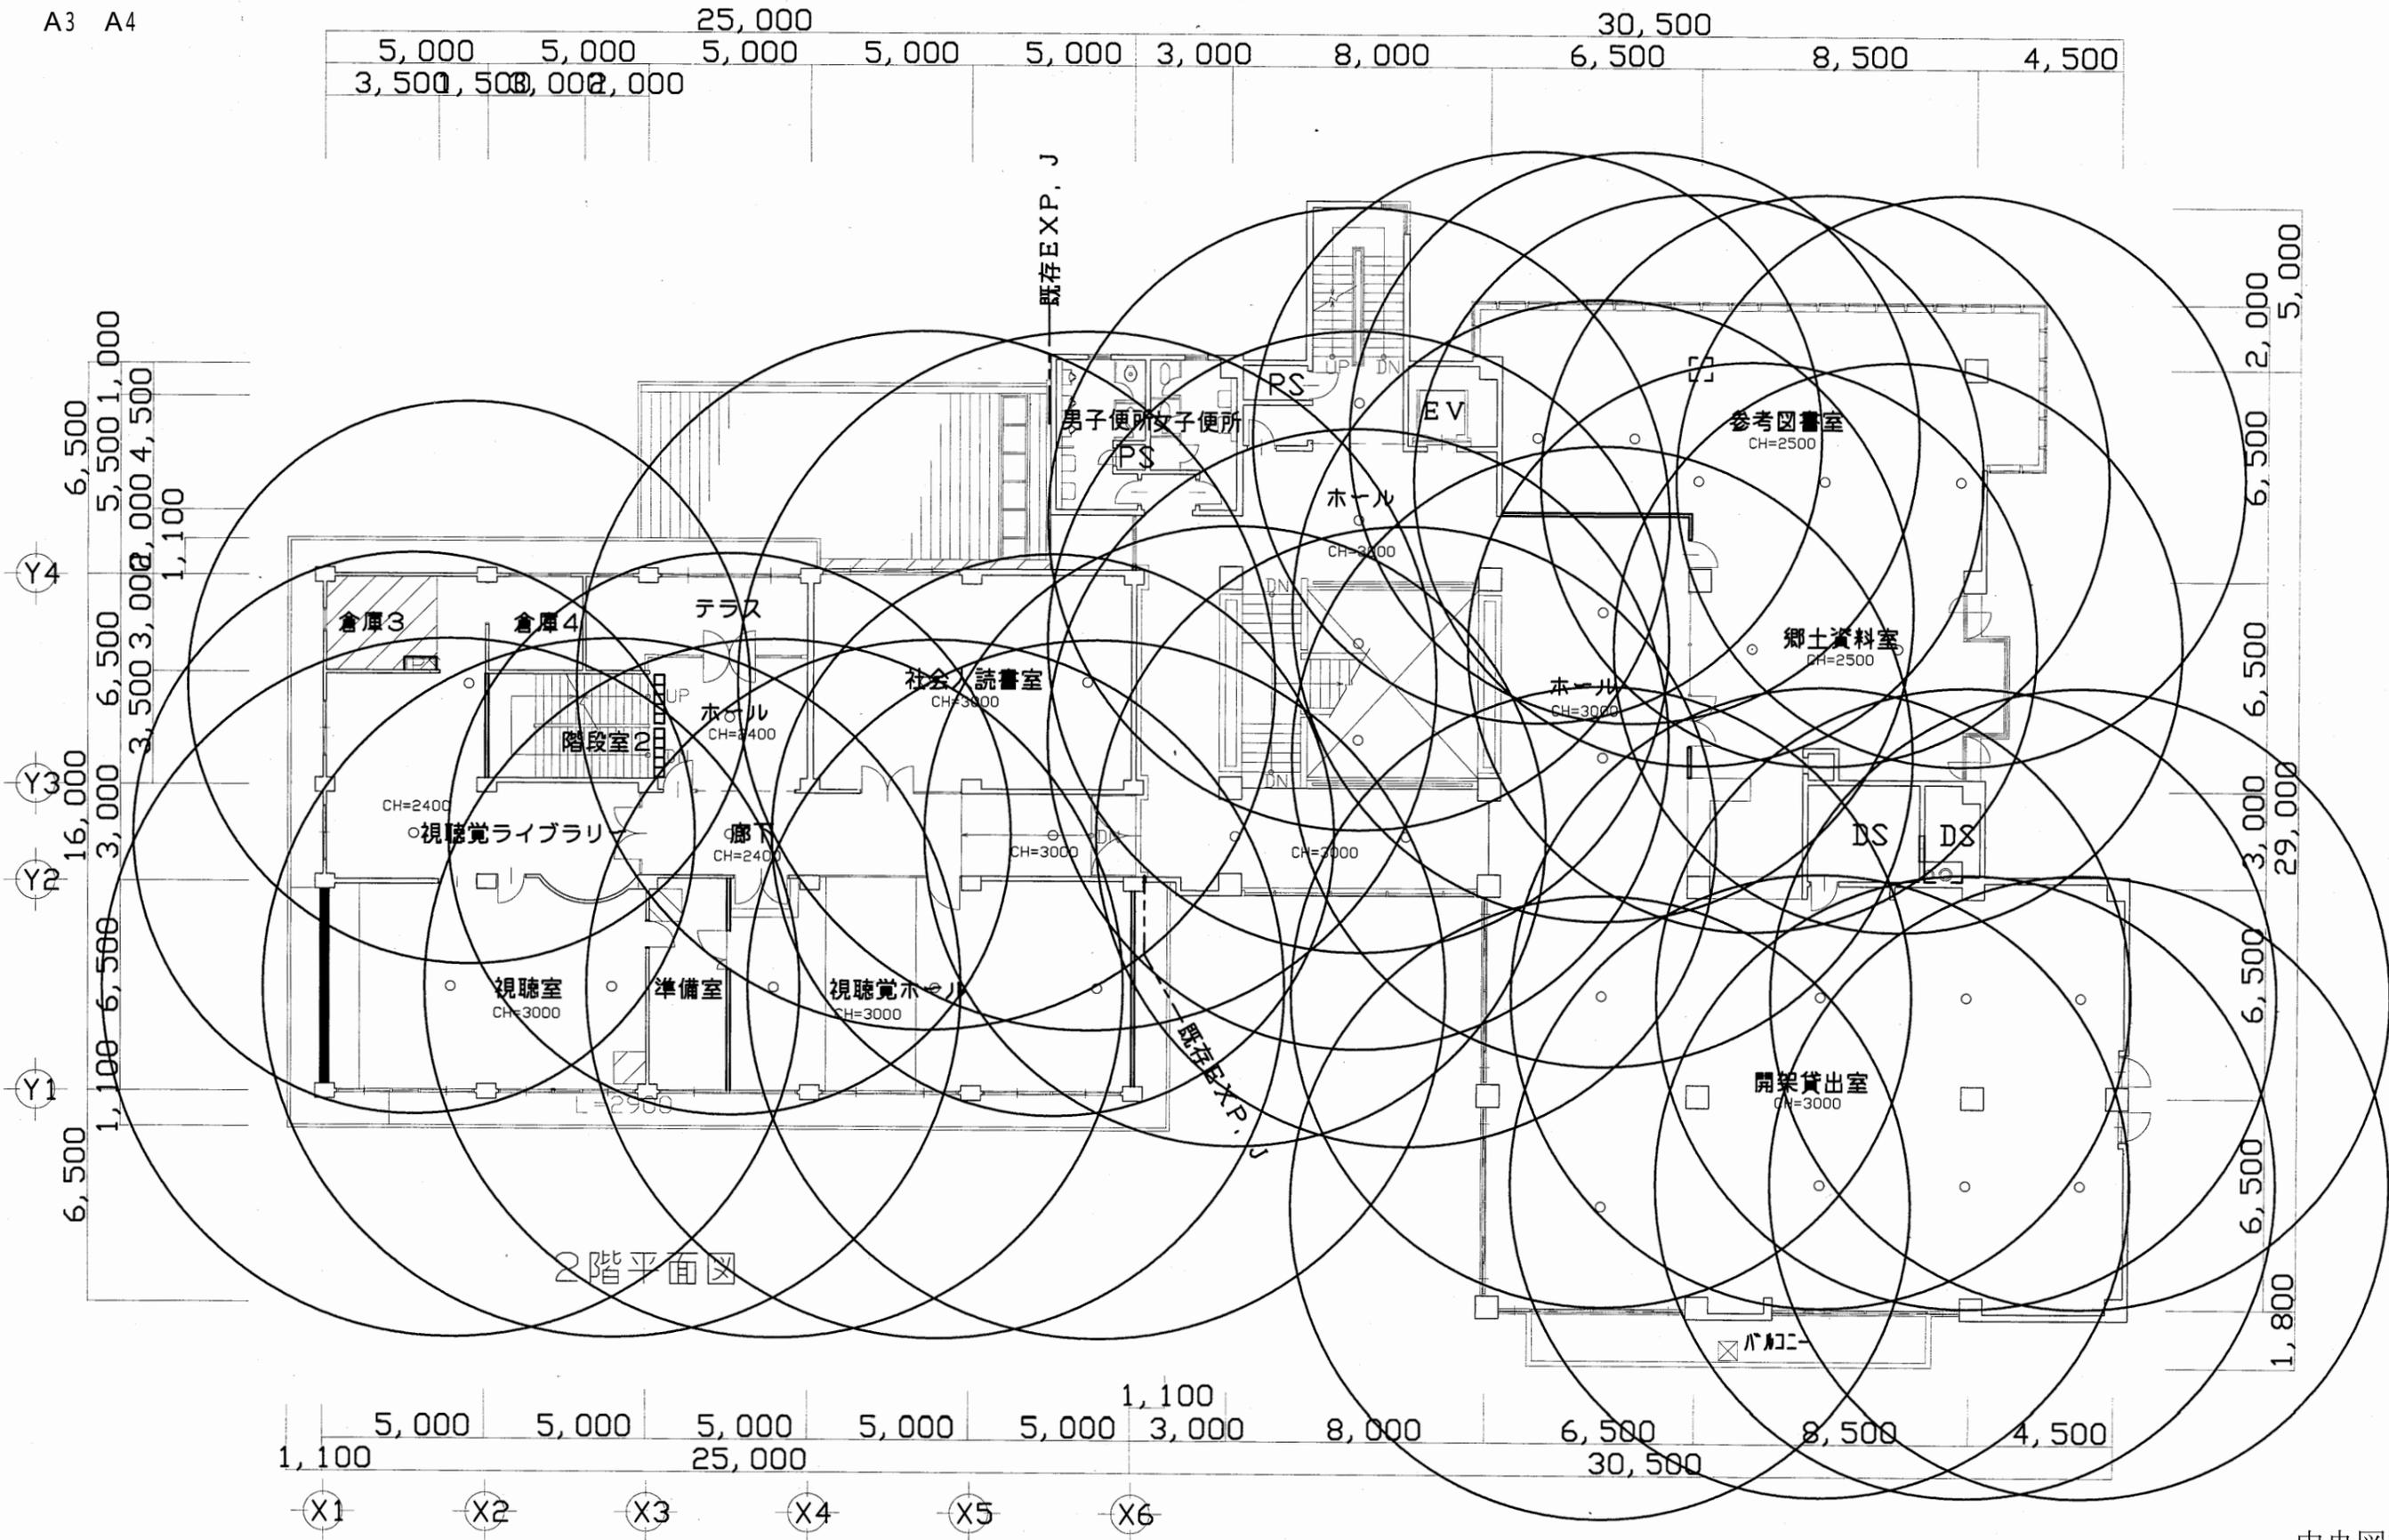

中央図書館


工事名	中央図書館ほか9か所 建築基準法第12条定期点検業務委託			設計者資格 氏名	級建築士登録第 号			課長	主査等	担当者	横須賀市 財務部 FM推進課
図面名称	2階非常照明平面図	図番	縮尺	1:300	作図	平成 年 月 日					

A3 A4

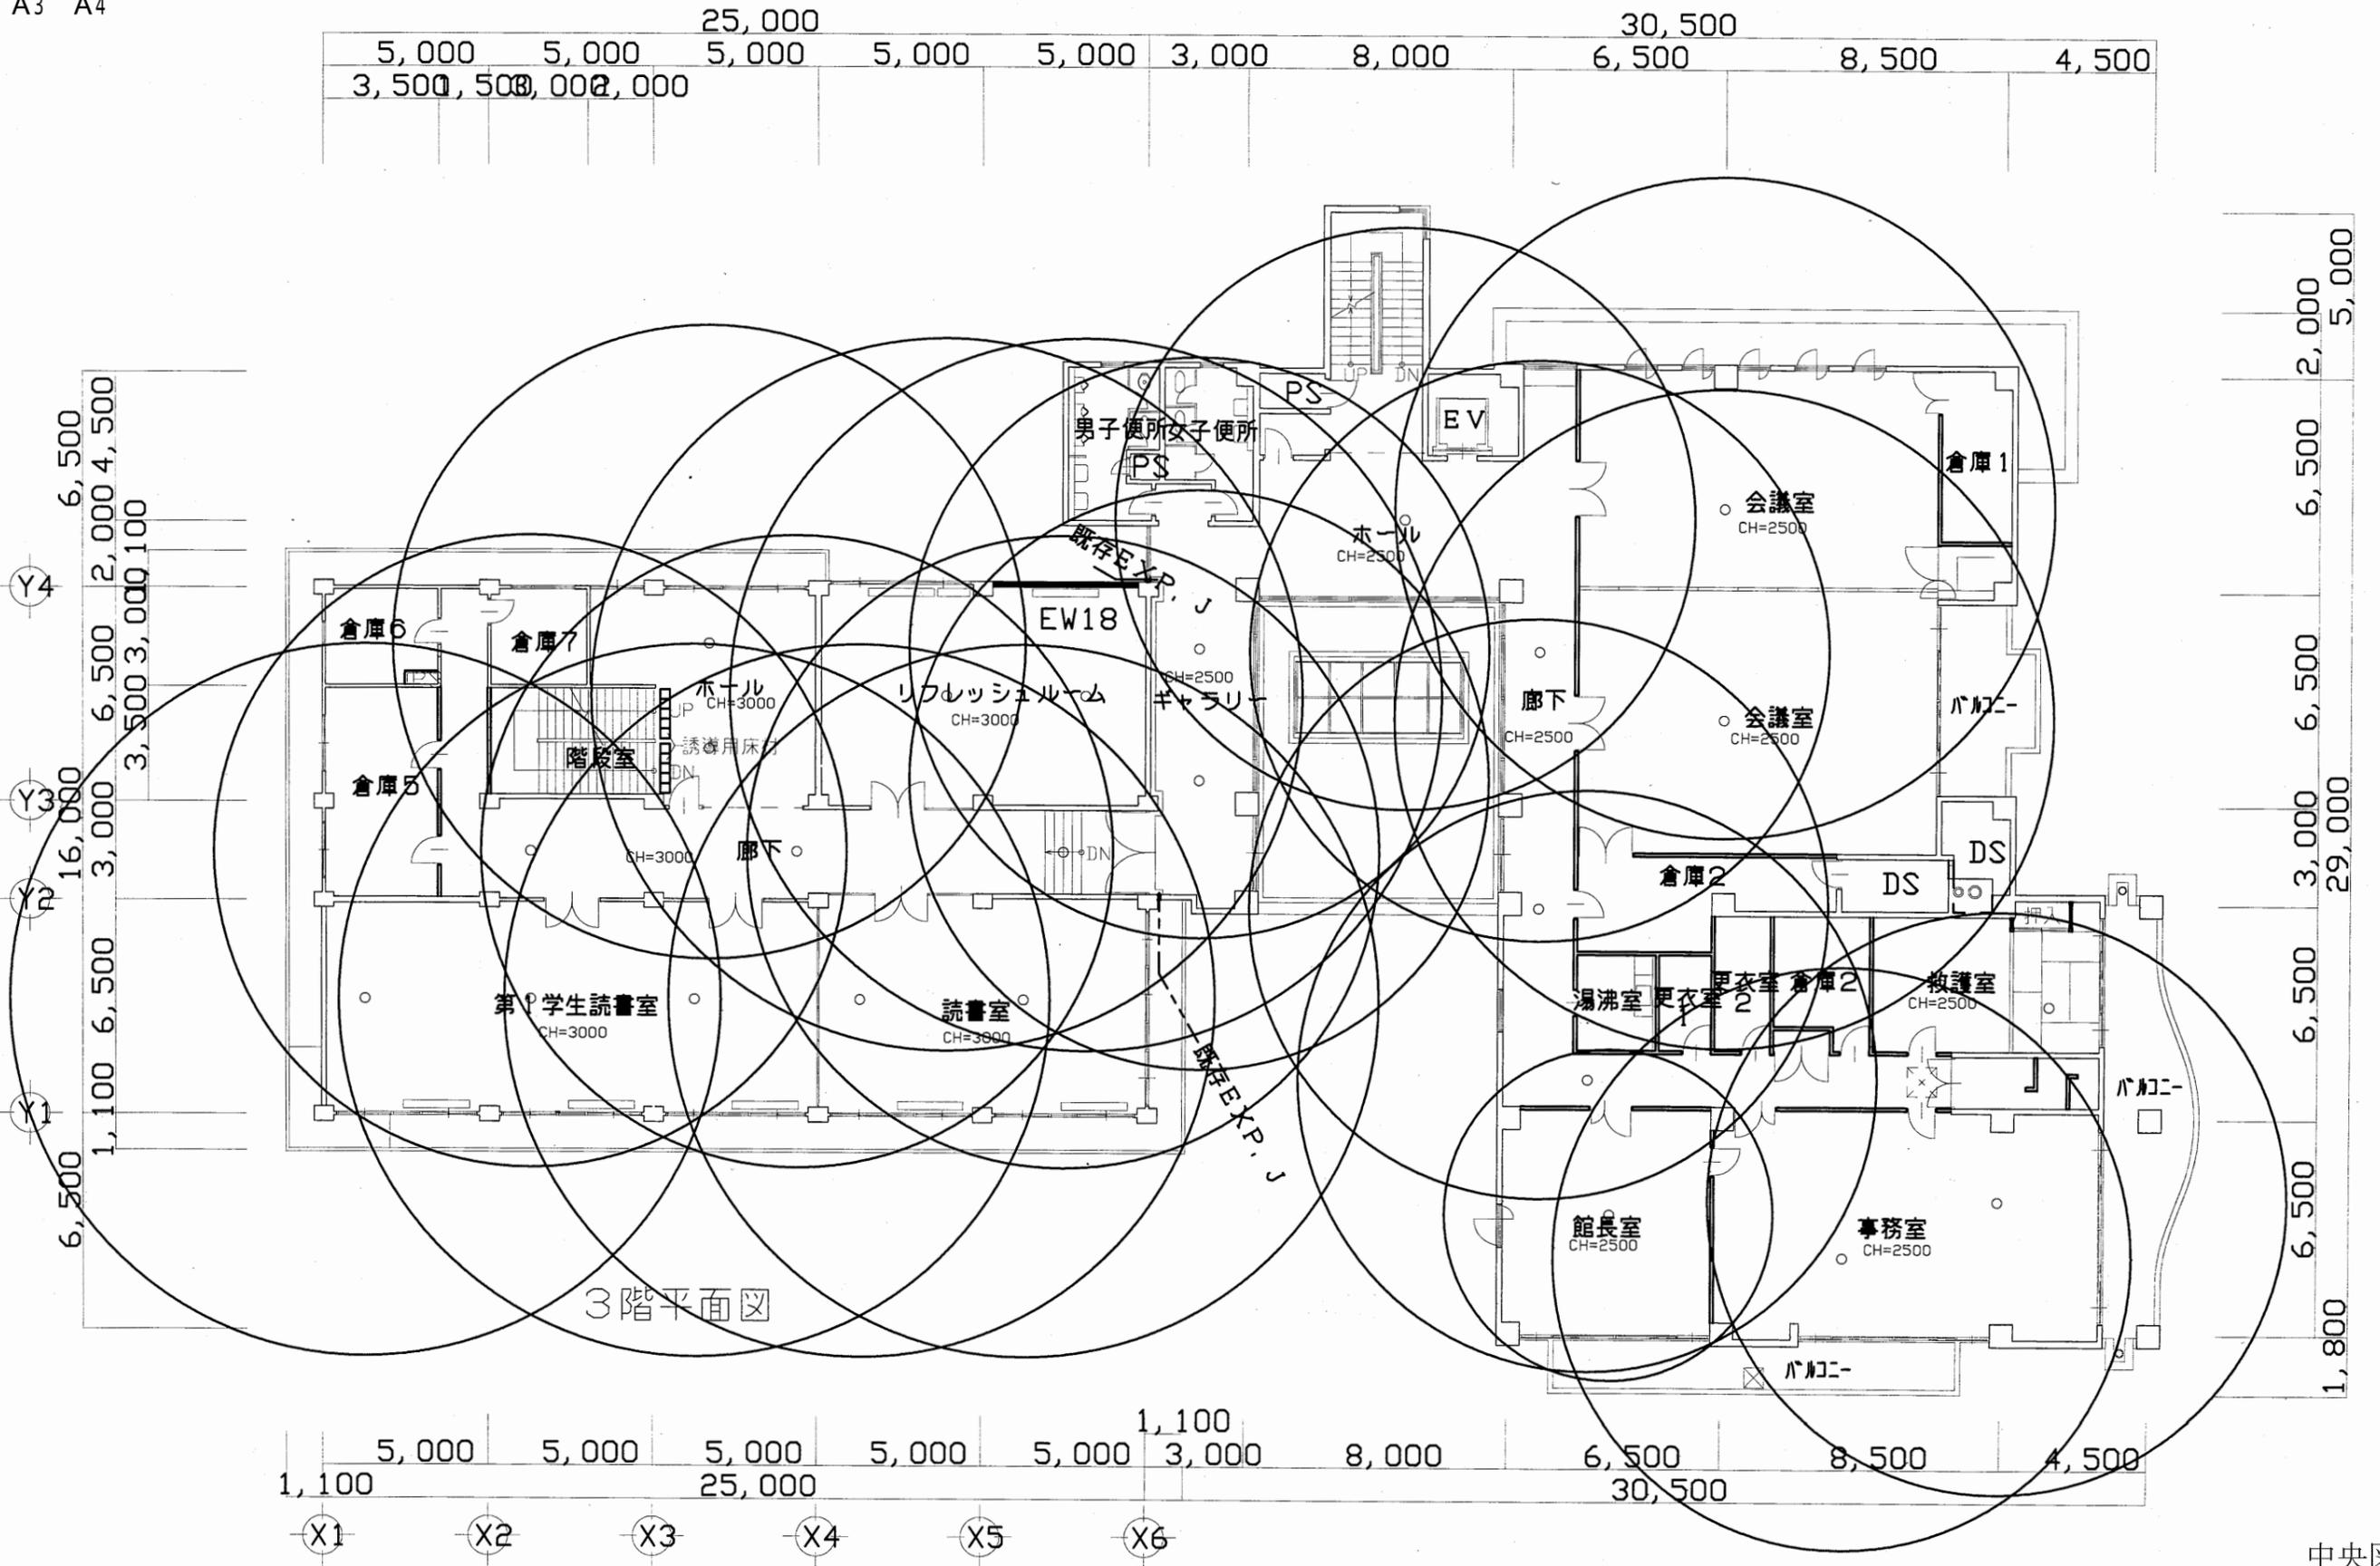


中央図書館

工事名	中央図書館ほか9か所 建築基準法第12条定期点検業務委託		設計者資格 氏名	級建築士登録第 号		課長	主査等	担当者	横須賀市 財務部 FM推進課
図面名称	3階非常照明平面図	図番	縮尺	1:300	作図	平成 年 月 日			

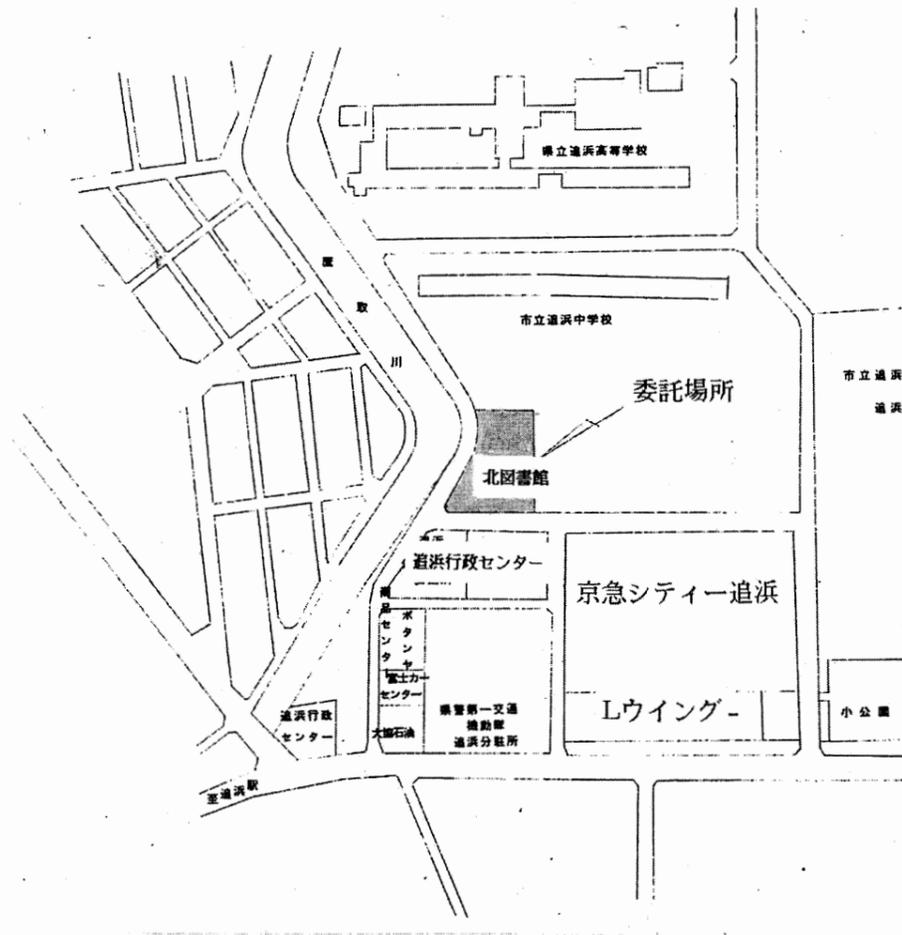


案内図

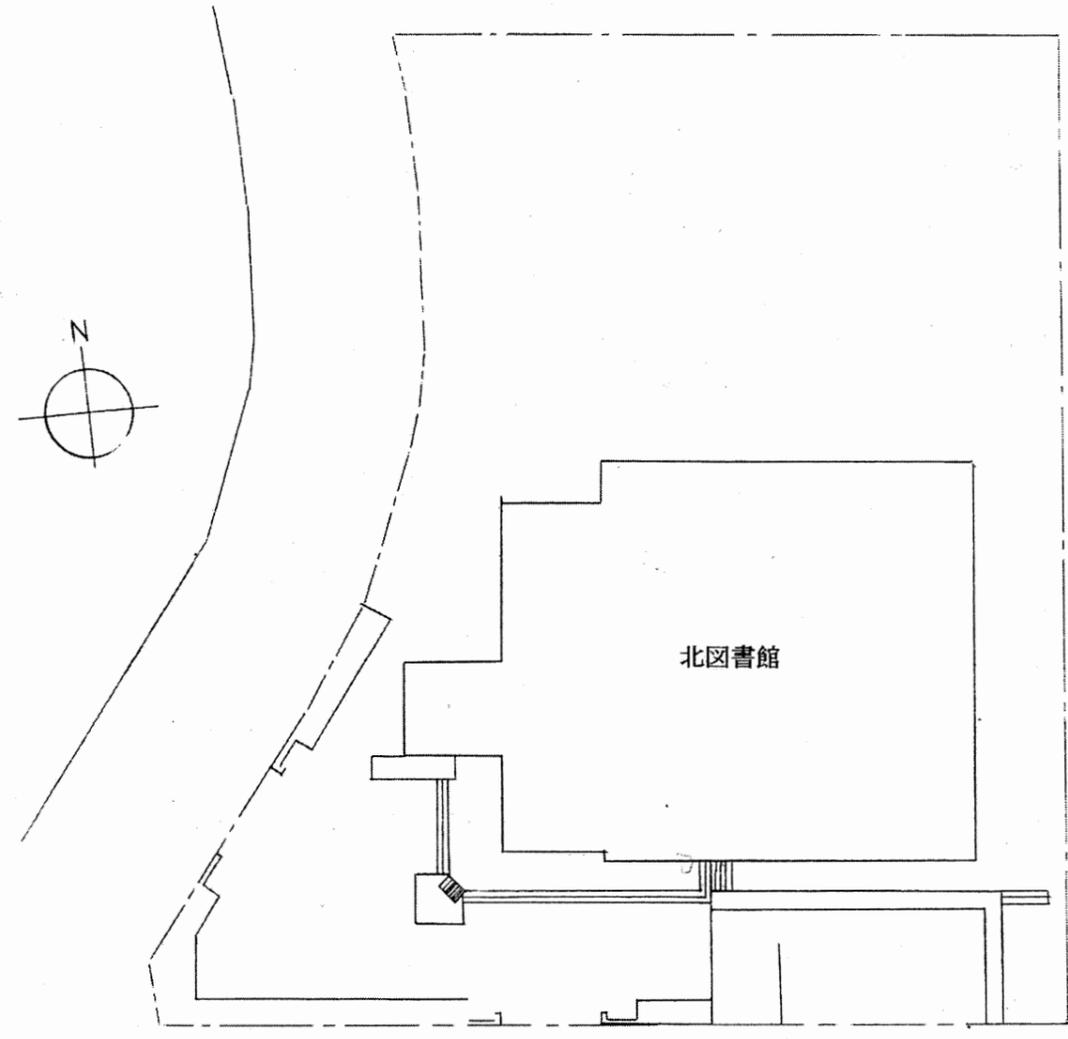

配置図

北図書館


工事名	中央図書館ほか9か所 建築基準法第12条定期点検業務委託			設計者資格 氏名	級建築士登録第 号			課長	主査等	担当者	横須賀市 財務部 FM推進課
図面名称	案内図・配置図	図番	縮尺	作図	平成	年	月	日			

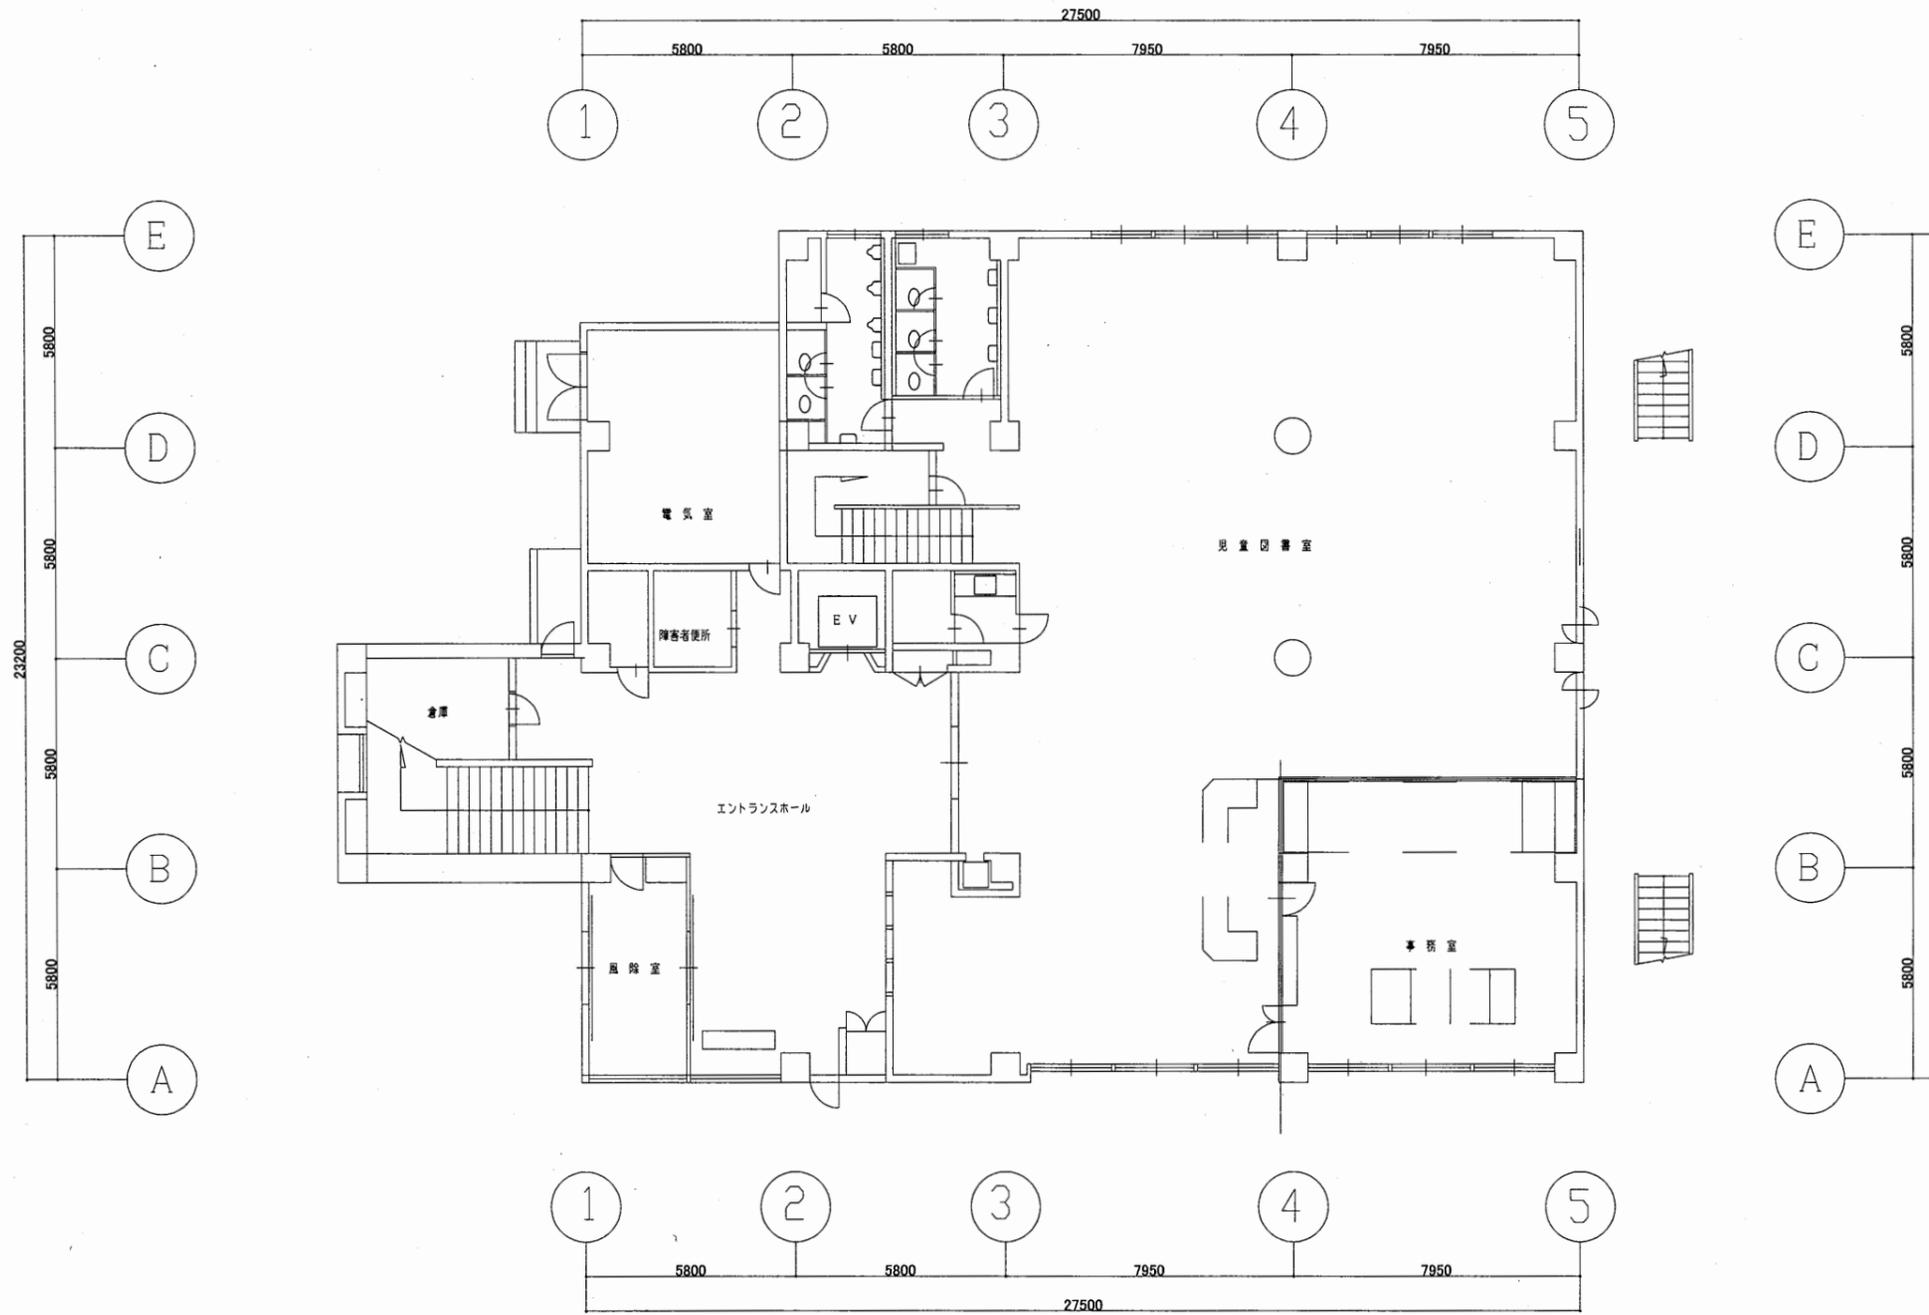

1階平面図 S 1:200

北図書館


工事名	中央図書館ほか9か所 建築基準法第12条定期点検業務委託		設計者資格 氏名	級建築士登録第 号		課長	主査等	担当者	横須賀市 財務部 FM推進課
図面名称	1階平面図	図番	縮尺	1:200	作図	平成 年 月 日			

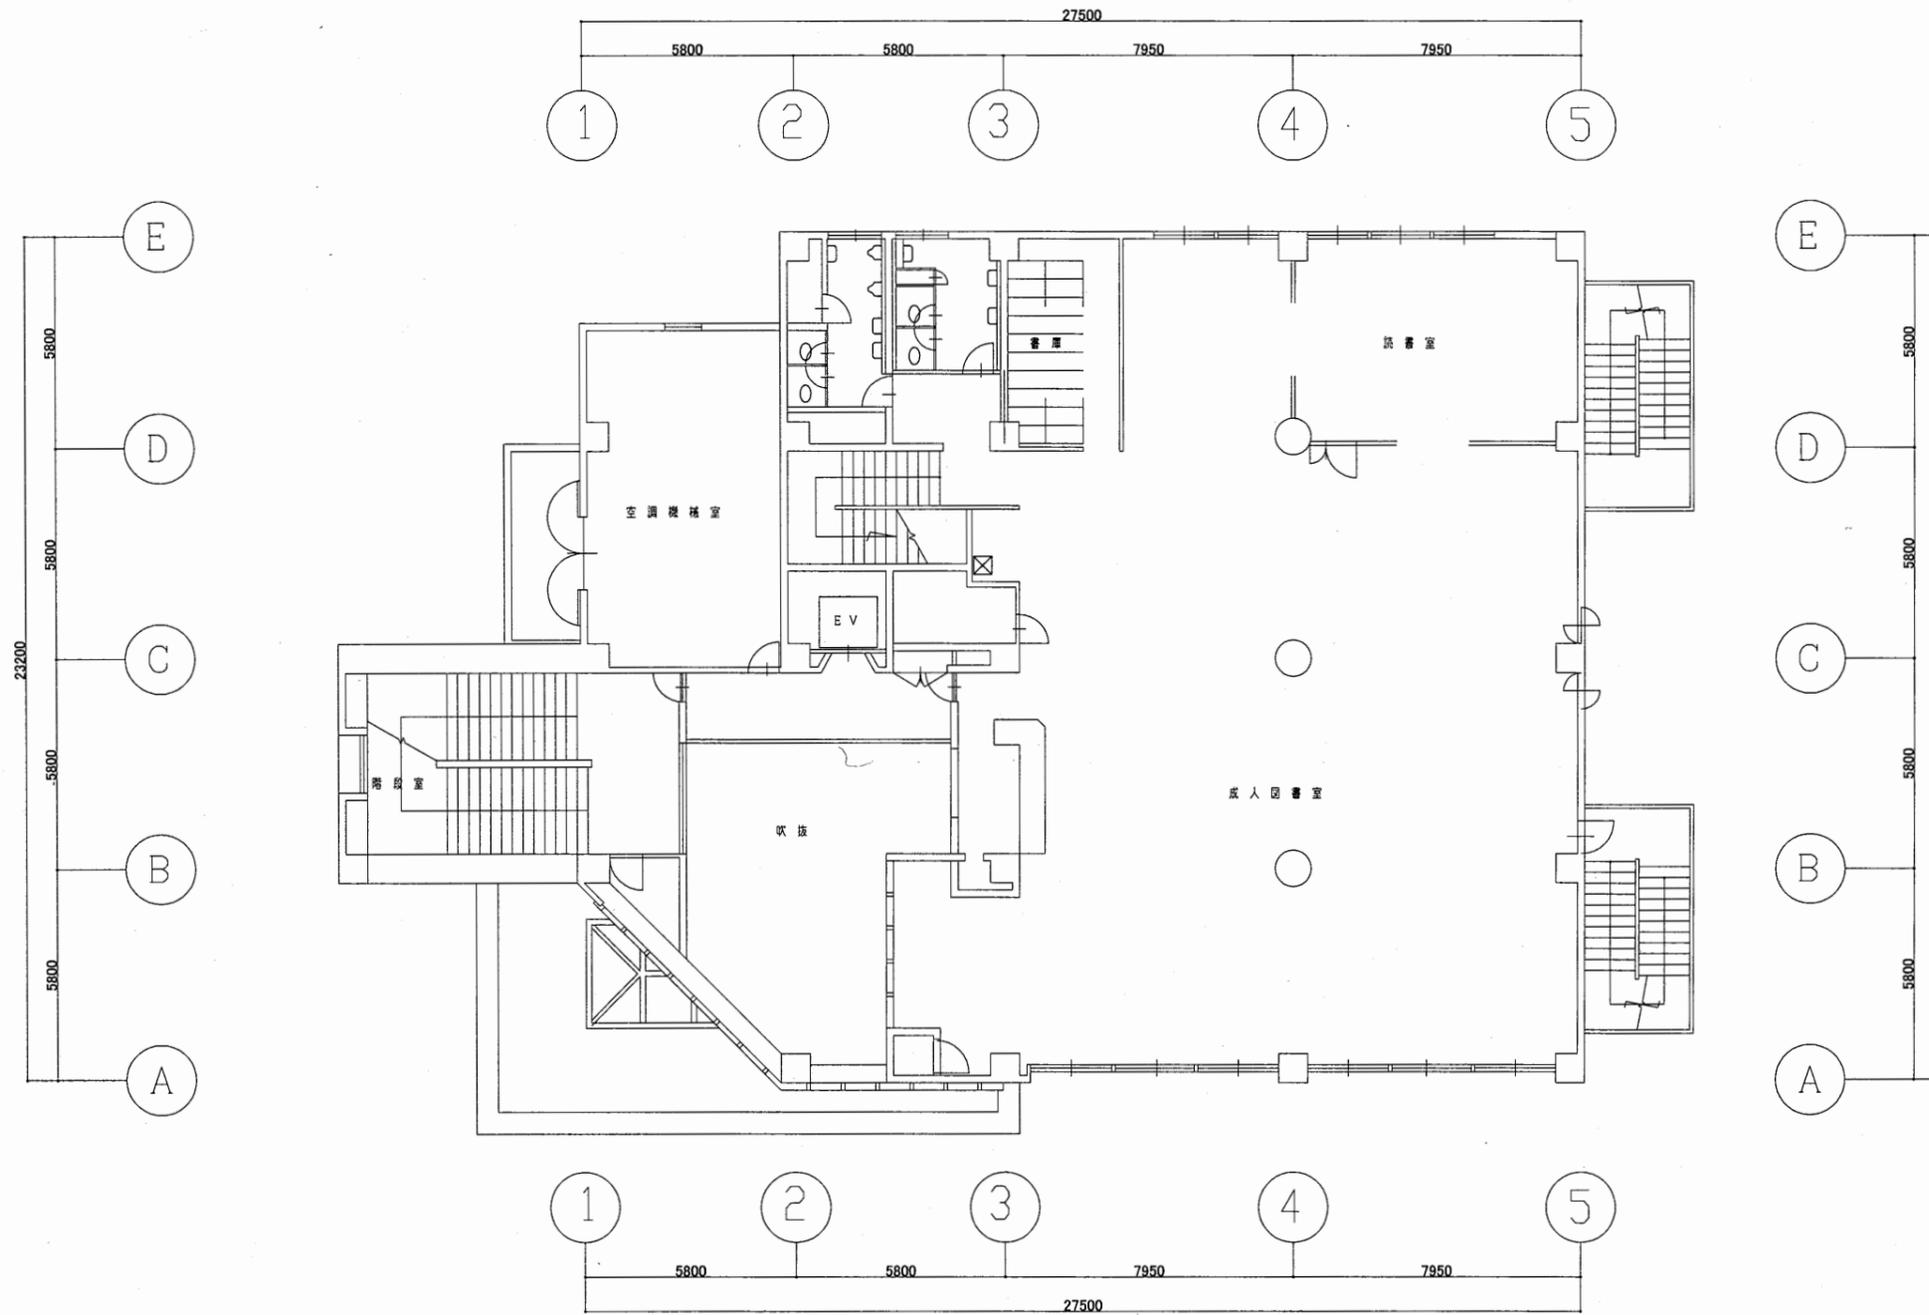

2階平面図 S 1:200

北図書館


工事名	中央図書館ほか9か所 建築基準法第12条定期点検業務委託		設計者資格 氏名	級建築士登録第 号			課長	主査等	担当者	横須賀市 財務部 FM推進課
図面名称	2階平面図	図番	縮尺	1:200	作図	平成 年 月 日				

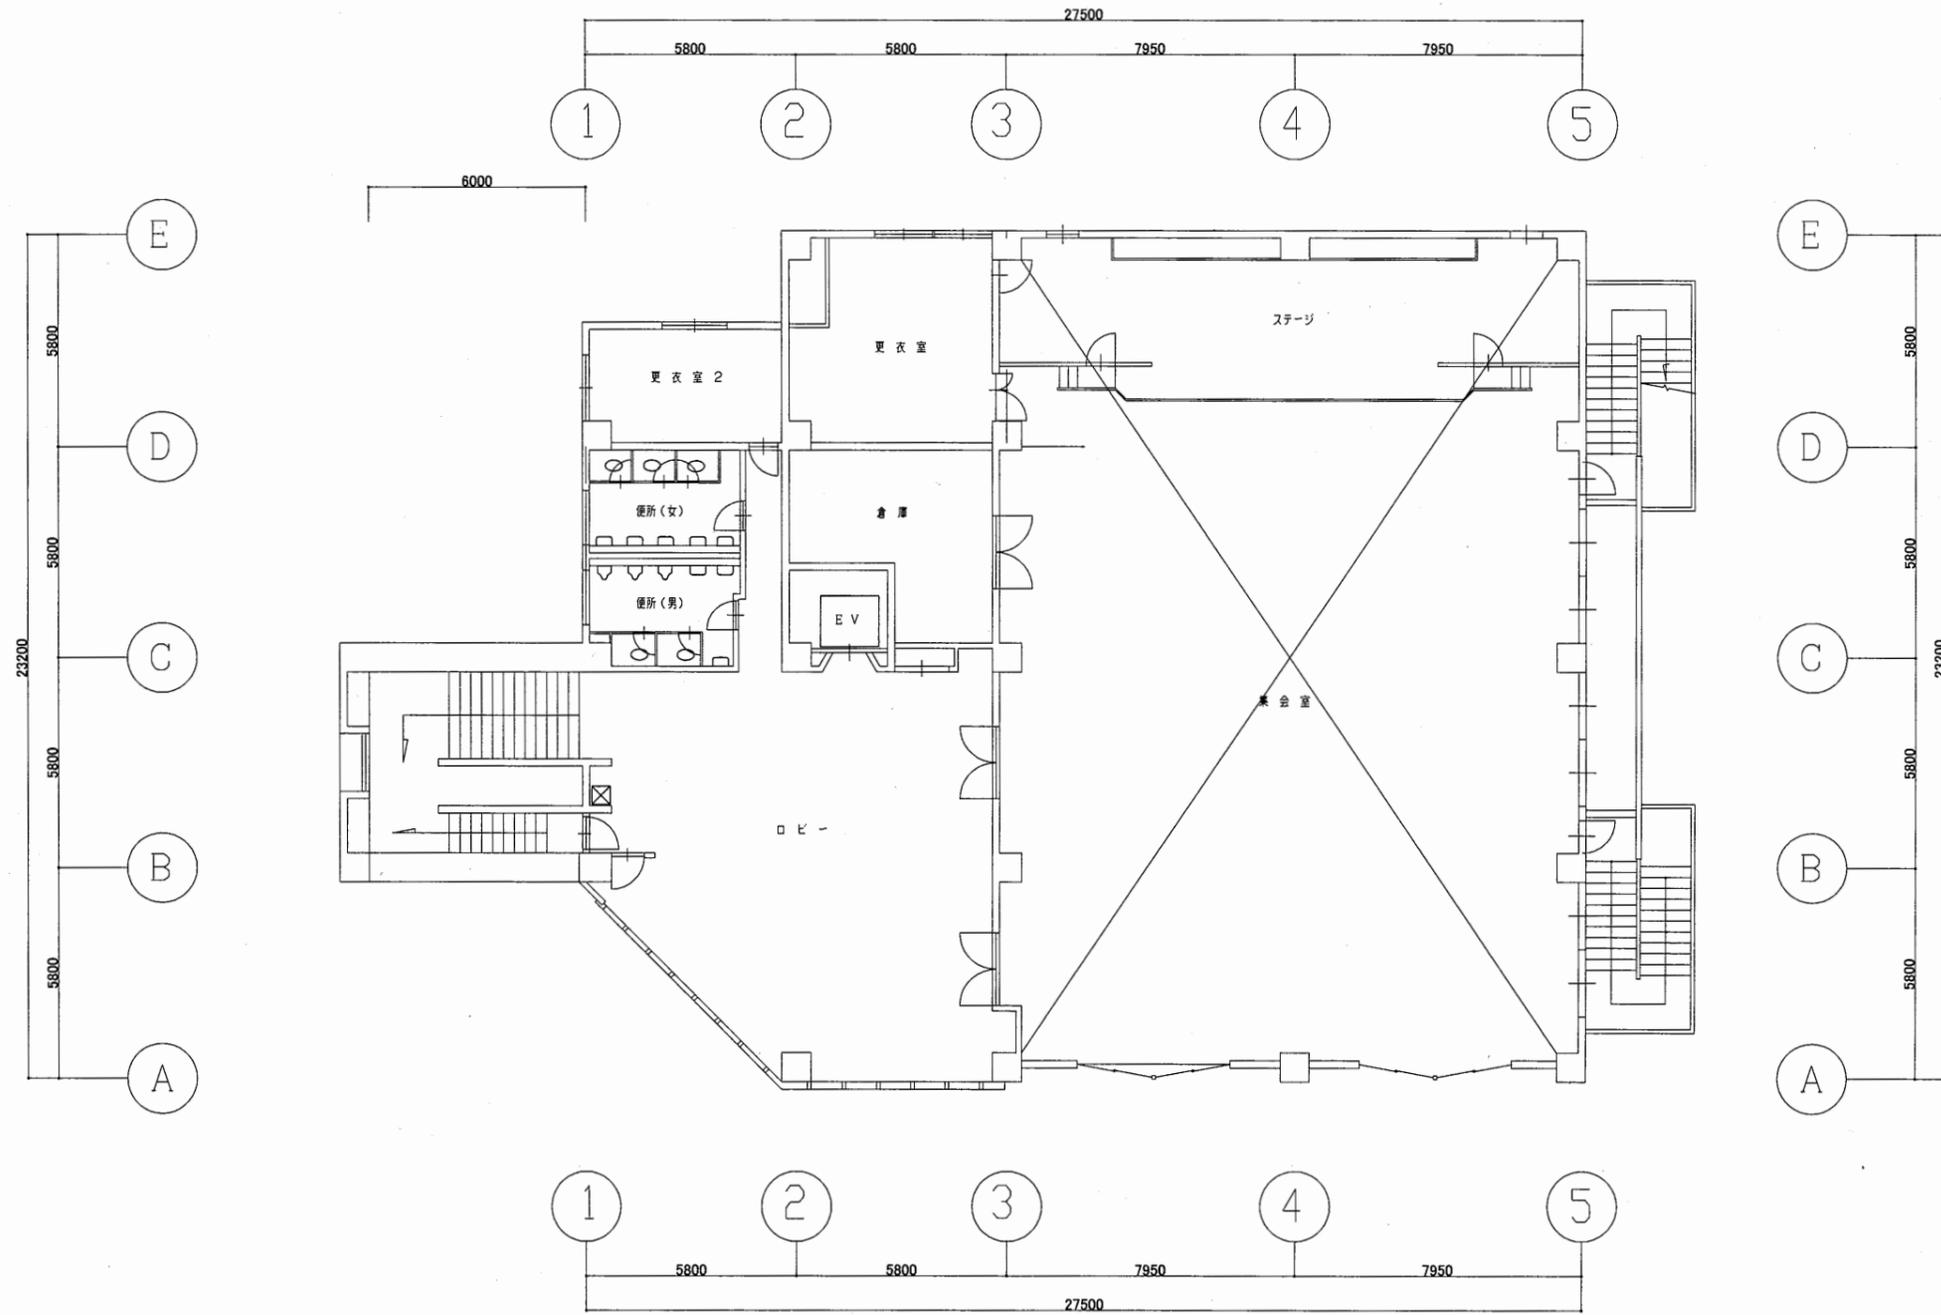

3階平面図 S 1:200

北図書館


工事名	中央図書館ほか9か所 建築基準法第12条定期点検業務委託		設計者資格 氏名	級建築士登録第 号		課長	主査等	担当者	横須賀市 財務部 FM推進課
図面名称	3階平面図	図番	縮尺	1:200	作図	平成 年 月 日			

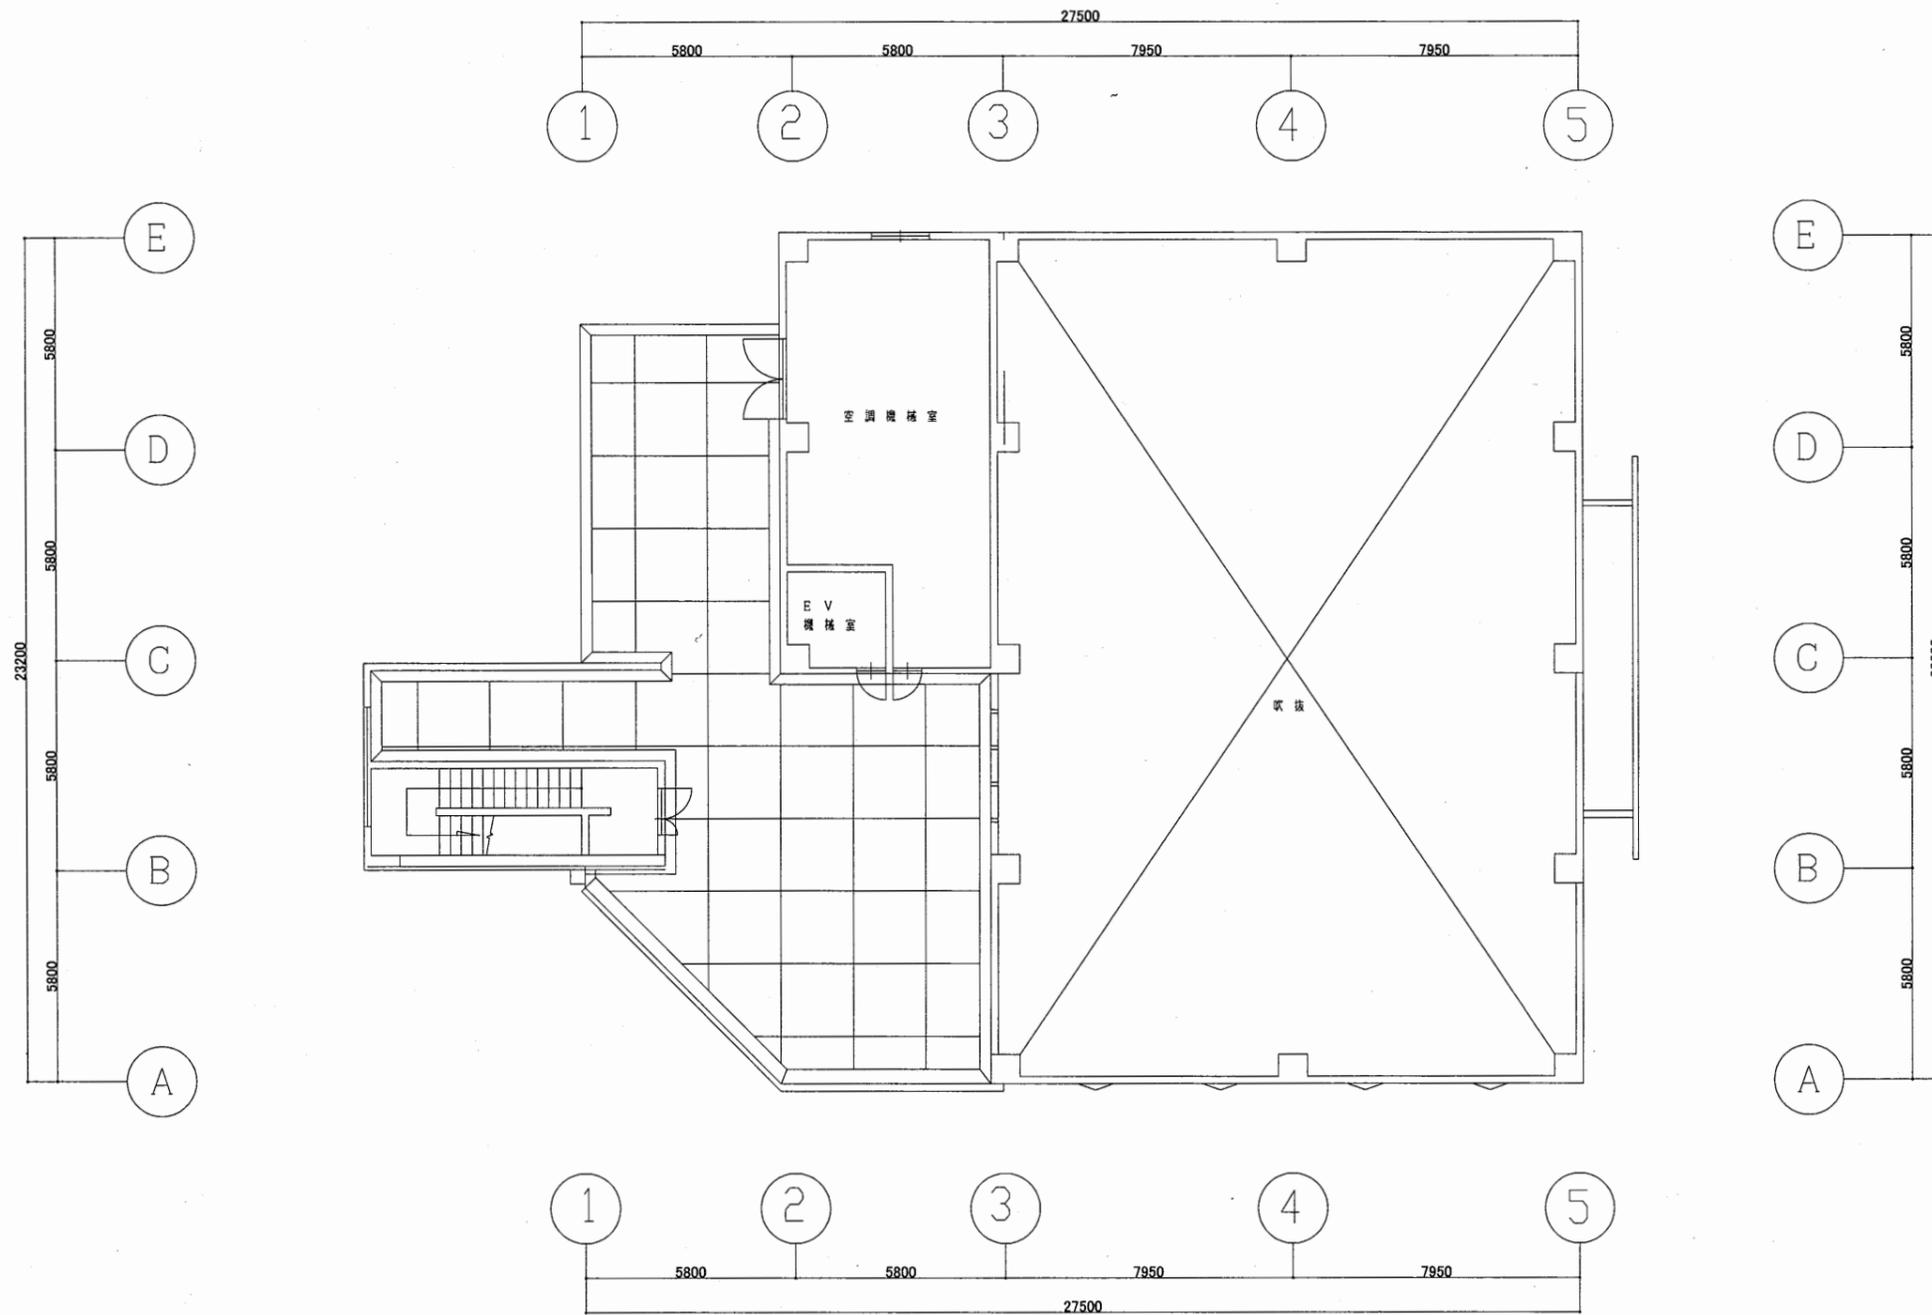

4階平面図 S 1:200


北図書館

工事名	中央図書館ほか9か所 建築基準法第12条定期点検業務委託		設計者資格 氏名	級建築士登録第 号		課長	主査等	担当者	横須賀市 財務部 FM推進課
図面名称	4階平面図	図番	縮尺	1:200	作図	平成 年 月 日			

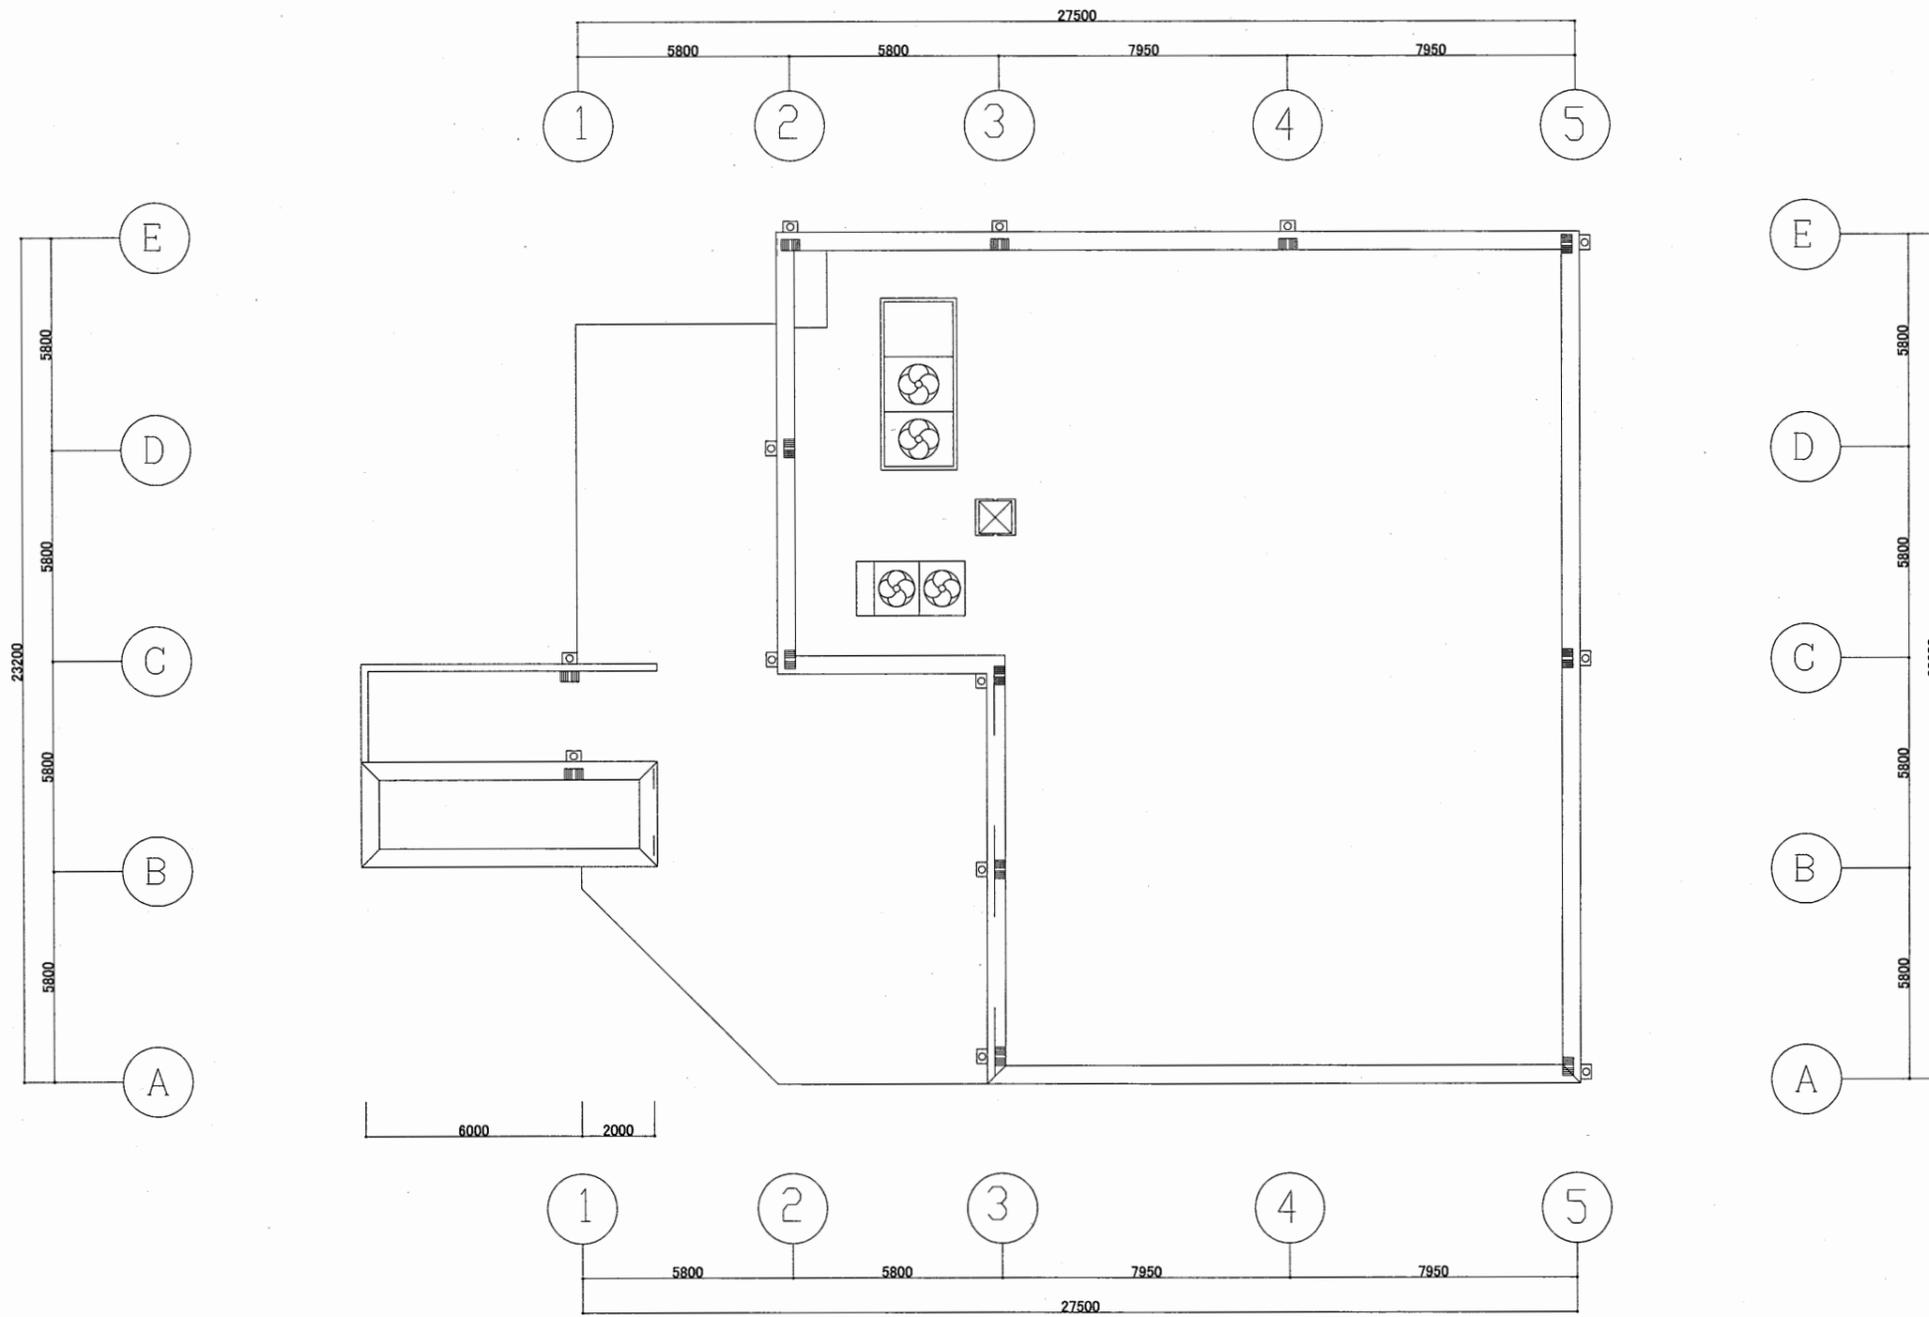


北図書館

工事名	中央図書館ほか9か所 建築基準法第12条定期点検業務委託		設計者資格 氏名	級建築士登録第 号		課長	主査等	担当者	横須賀市 財務部 FM推進課
図面名称	R階平面図	図番	縮尺	1:200	作図	平成 年 月 日			

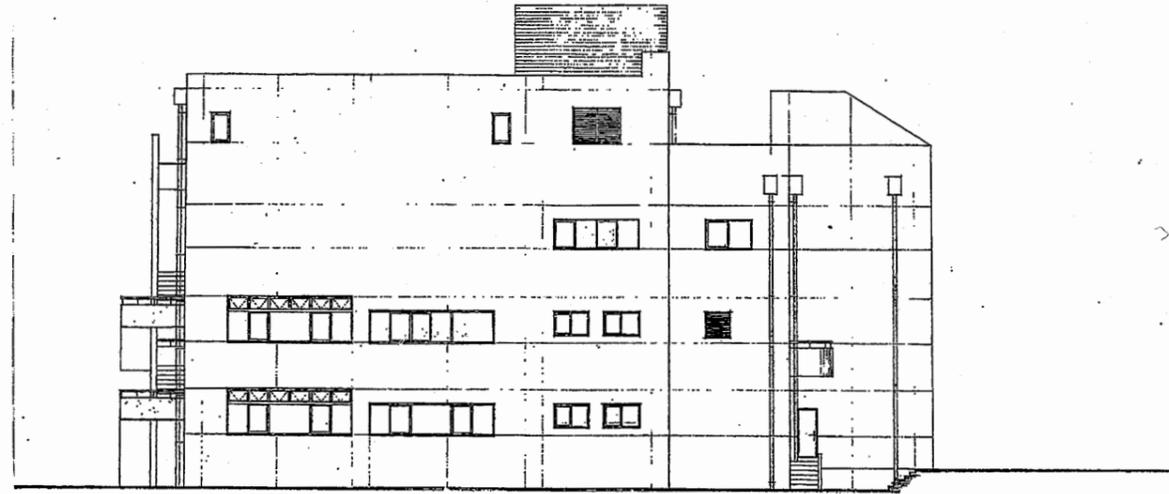


北側立面図 S=1/100

北側立面図 S1:300

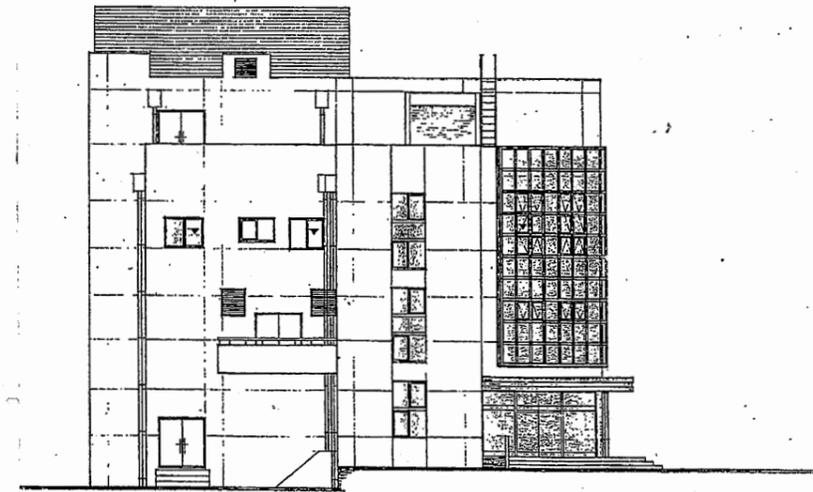


西側立面図 S=1/100

西側立面図 S1:300

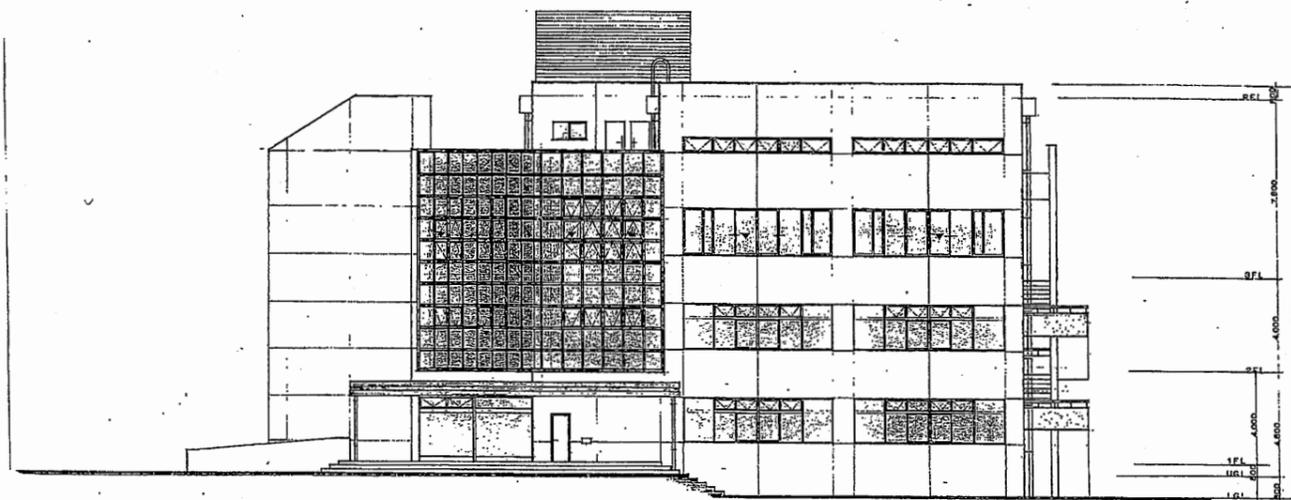

南側立面図 S=1/100

南側立面図 S1:300

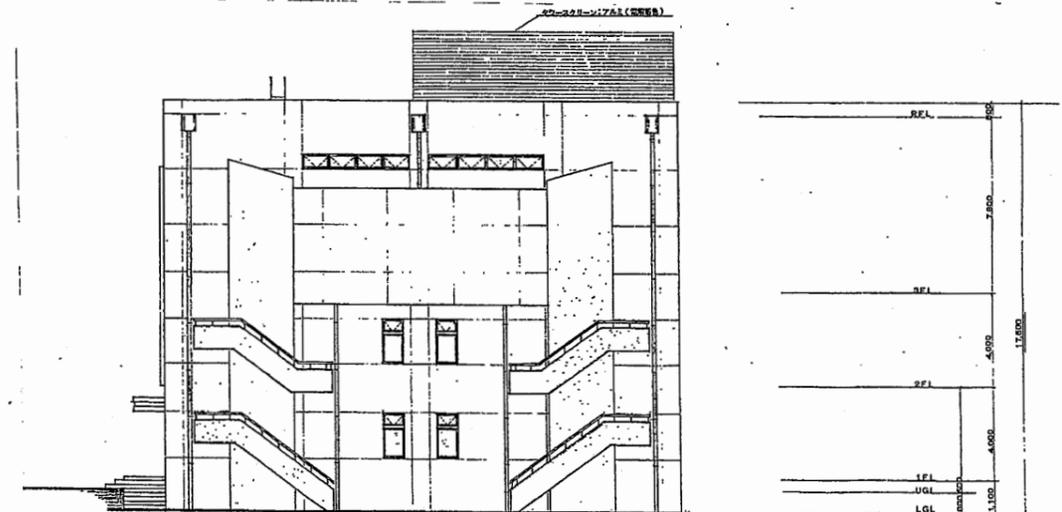


東側立面図 S=1/100


東側立面図 S1:300

北図書館

工事名	中央図書館ほか9か所 建築基準法第12条定期点検業務委託			設計者資格 氏名	級建築士登録第 号			課長	主査等	担当者	横須賀市 財務部 FM推進課
図面名称	立面・断面図	図番	縮尺	NS	作図	平成 年 月 日					

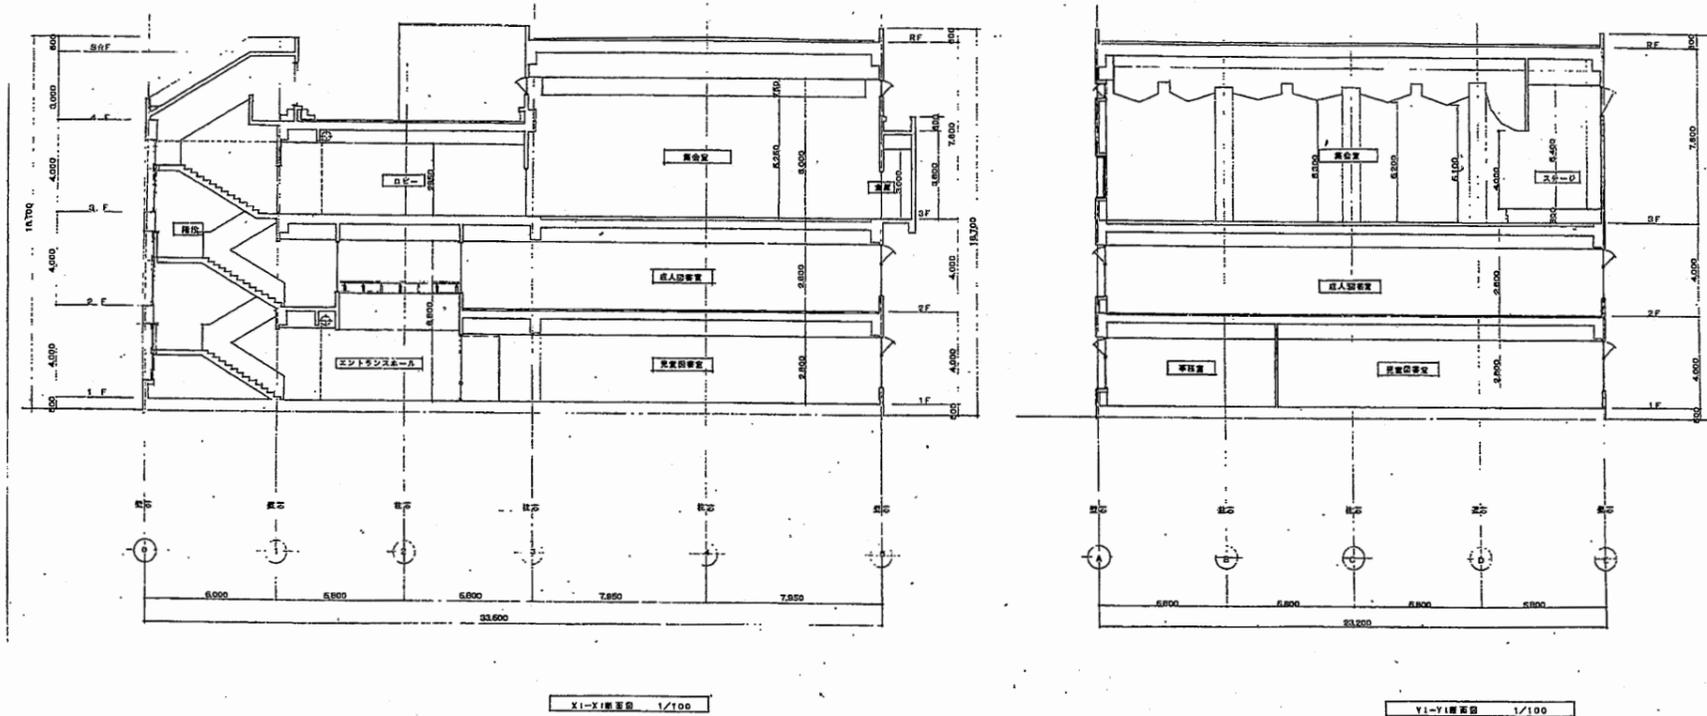

各断面図 S1:300

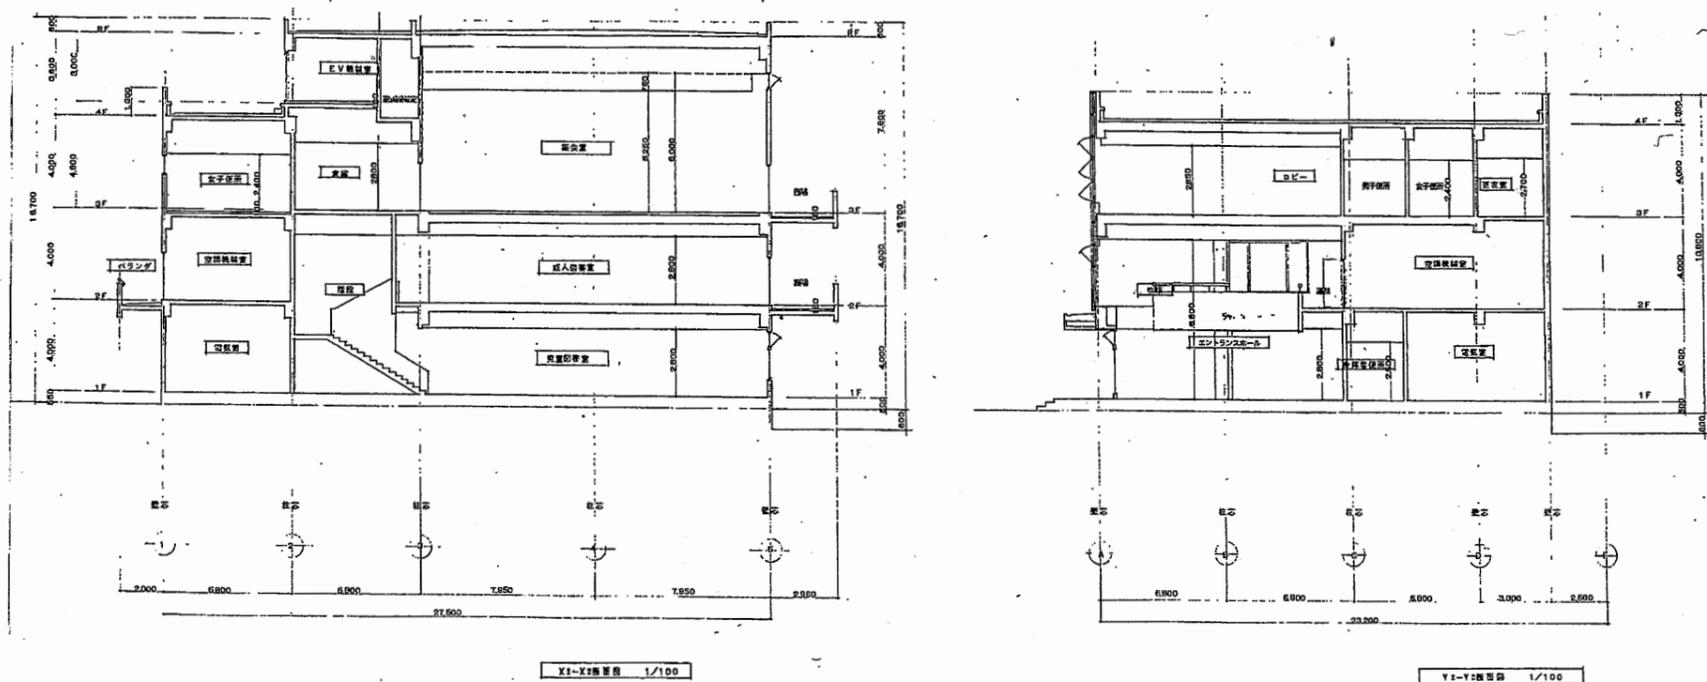


北図書館

工事名	中央図書館ほか9か所 建築基準法第12条定期点検業務委託			設計者資格 氏名	級建築士登録第 号			課長	主査等	担当者	横須賀市 財務部 FM推進課
図面名称	立面・断面図	図番	縮尺	NS	作図	平成 年 月 日					


使用機材表

記号	名称	仕様	台数	備考
T-1	高架水槽	FRPサンドイッチ板 2000×2000×1500H 呼称8トン LOG 6054	1	垂吊メッキ SUSボルト
T-2	受水槽 (ポンプ室)	鉄パネル板 2/3G タンク 2000×2500×2500H ポンプ室 2000×2000×2500H	1	コンクリート基礎 H=500(本工事) SUSボルト
P-1	給水加圧ポンプ	20φ×15L/φ×5m×0.21KW×1φ-100V 3/4B	1	
P-2	揚水ポンプ	片吸込多段ポンプ 40φ×155L/φ×4段×25m×2.2KW×3φ- 200V	2	コンクリート基礎 H=500(本工事) 圧力計共

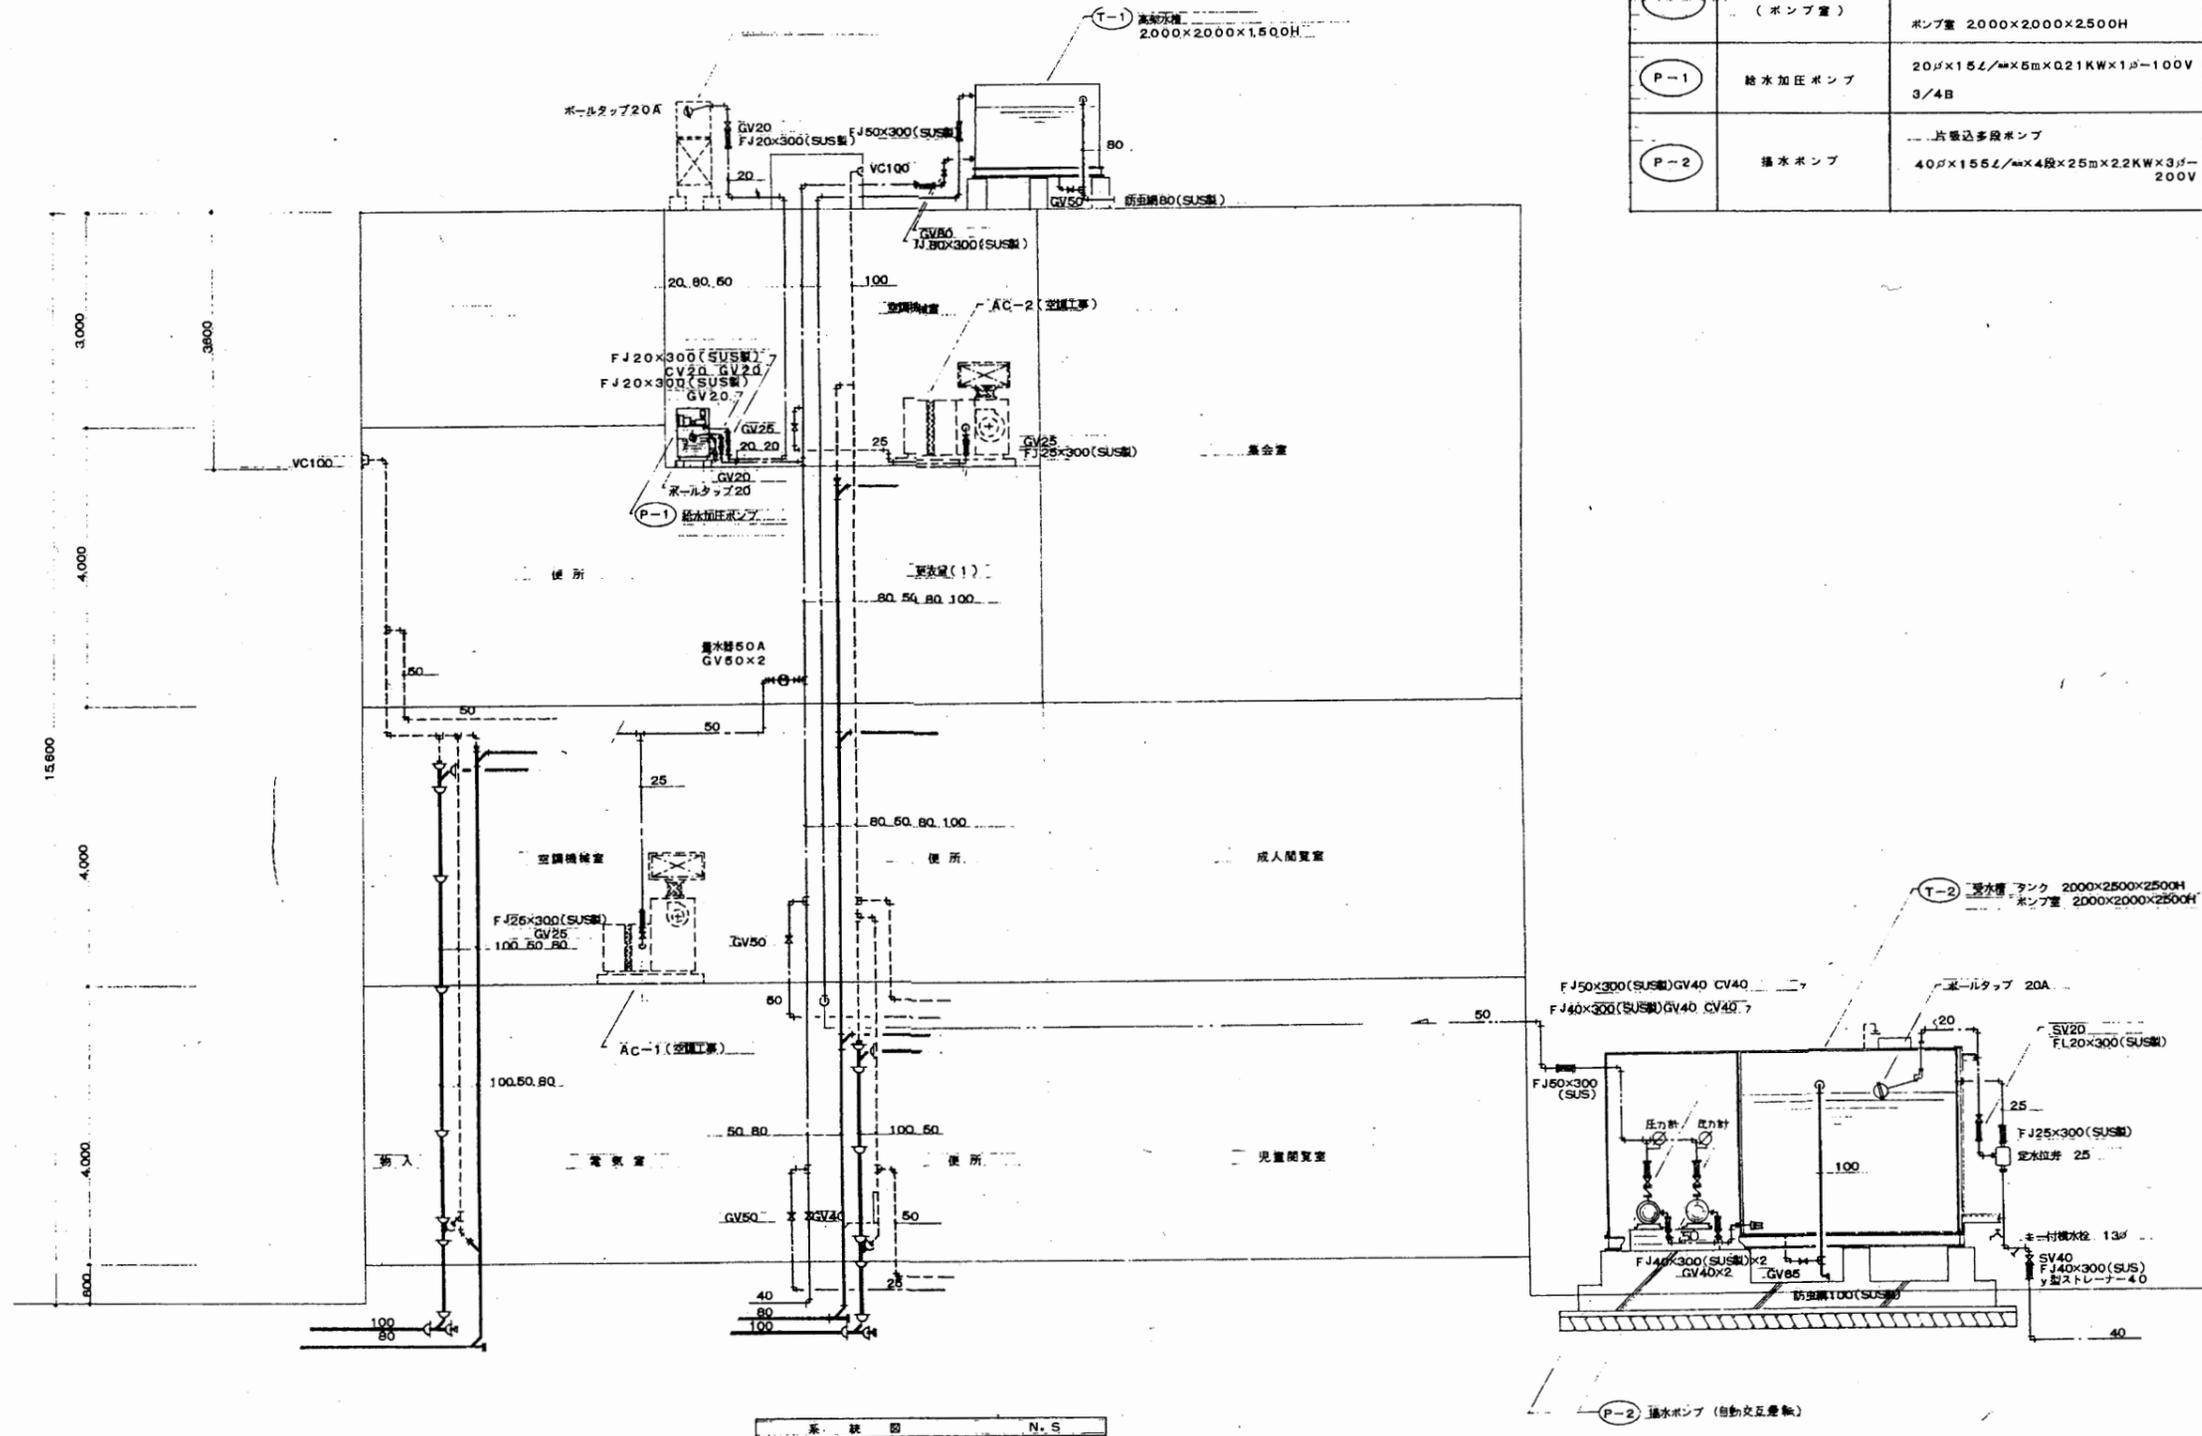

北図書館


工事名	中央図書館ほか9か所 建築基準法第12条定期点検業務委託			設計者資格 氏名	級建築士登録第 号			課長	主査等	担当者	横須賀市 財務部 FM推進課
図面名称	系統図	図番	縮尺	1:200	作図	平成 年 月 日					

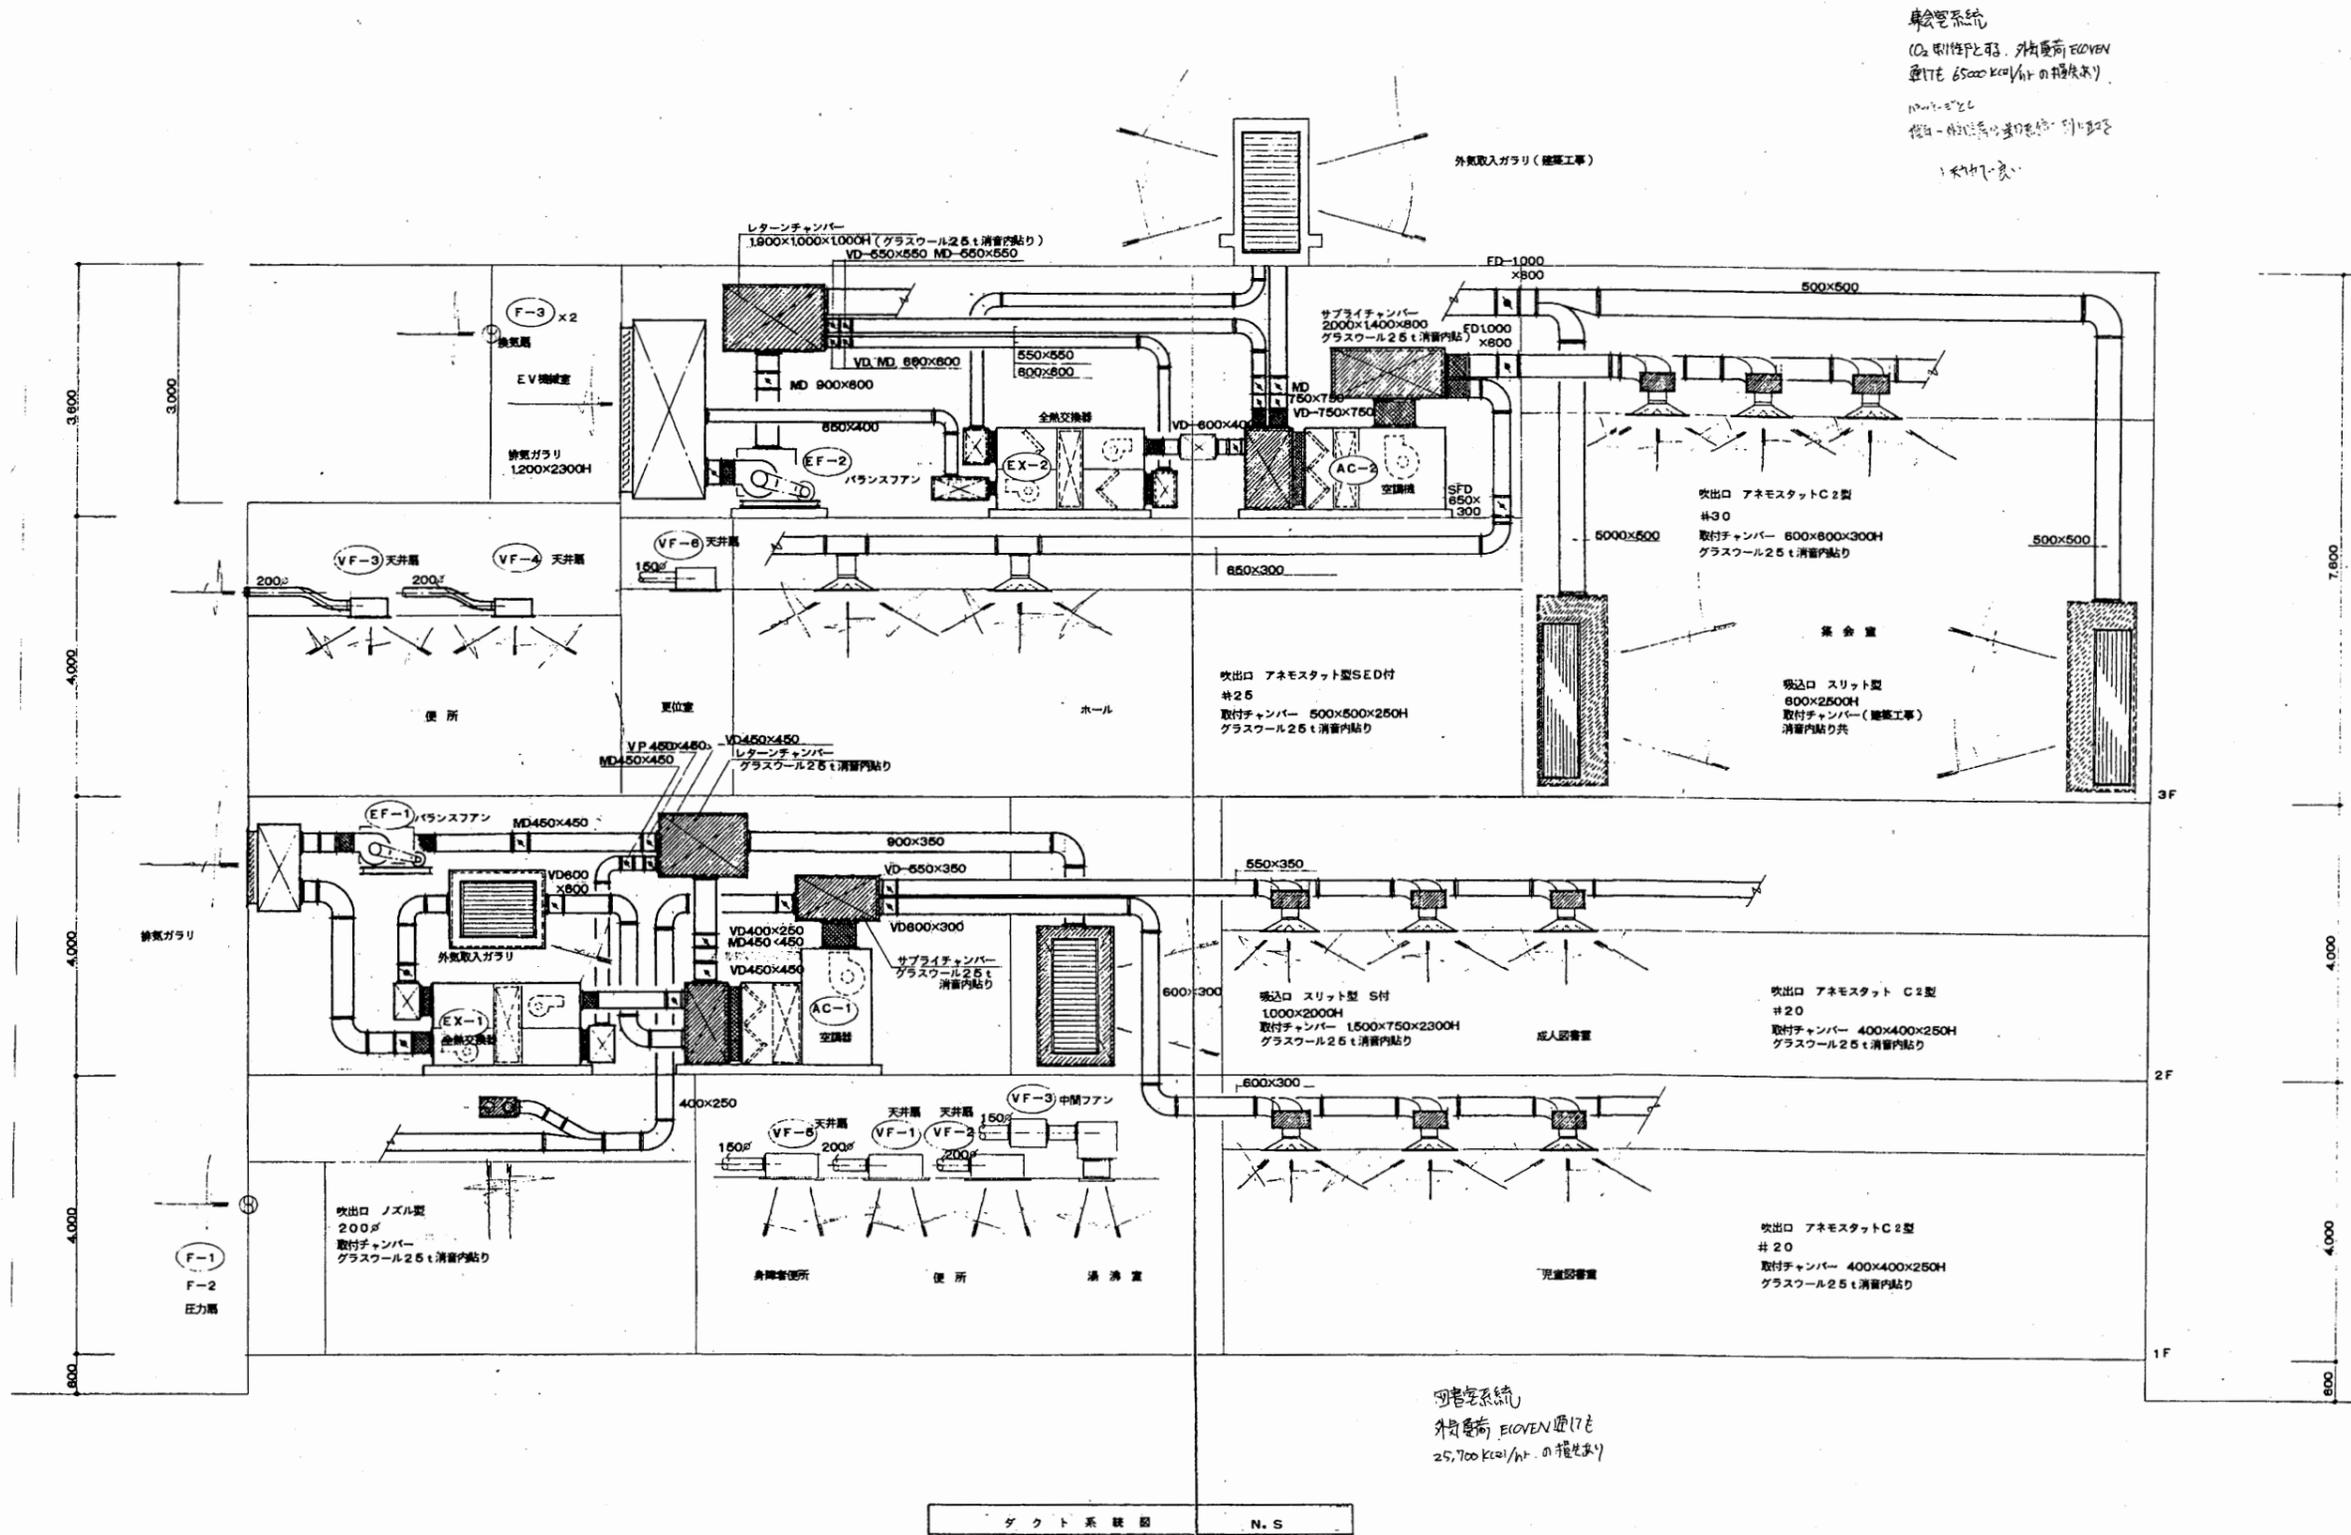

暖気システム
 (CO₂ 制御型と同等、外気量 6500 kcal/h¹ の換気量)
 1700 kcal/h¹
 換気 - 暖気量の差をカバーする
 1. 4747 kcal/h


暖気システム
 外気量 6500 kcal/h¹ の換気量
 25,700 kcal/h¹ の換気量

工事名	中央図書館ほか9か所 建築基準法第12条定期点検業務委託		設計者資格 氏名	級建築士登録第	号	課長	主査等	担当者	横須賀市 財務部 FM推進課
図面名称	ダクト系統図	図番	縮尺	作図	平成 年 月 日				

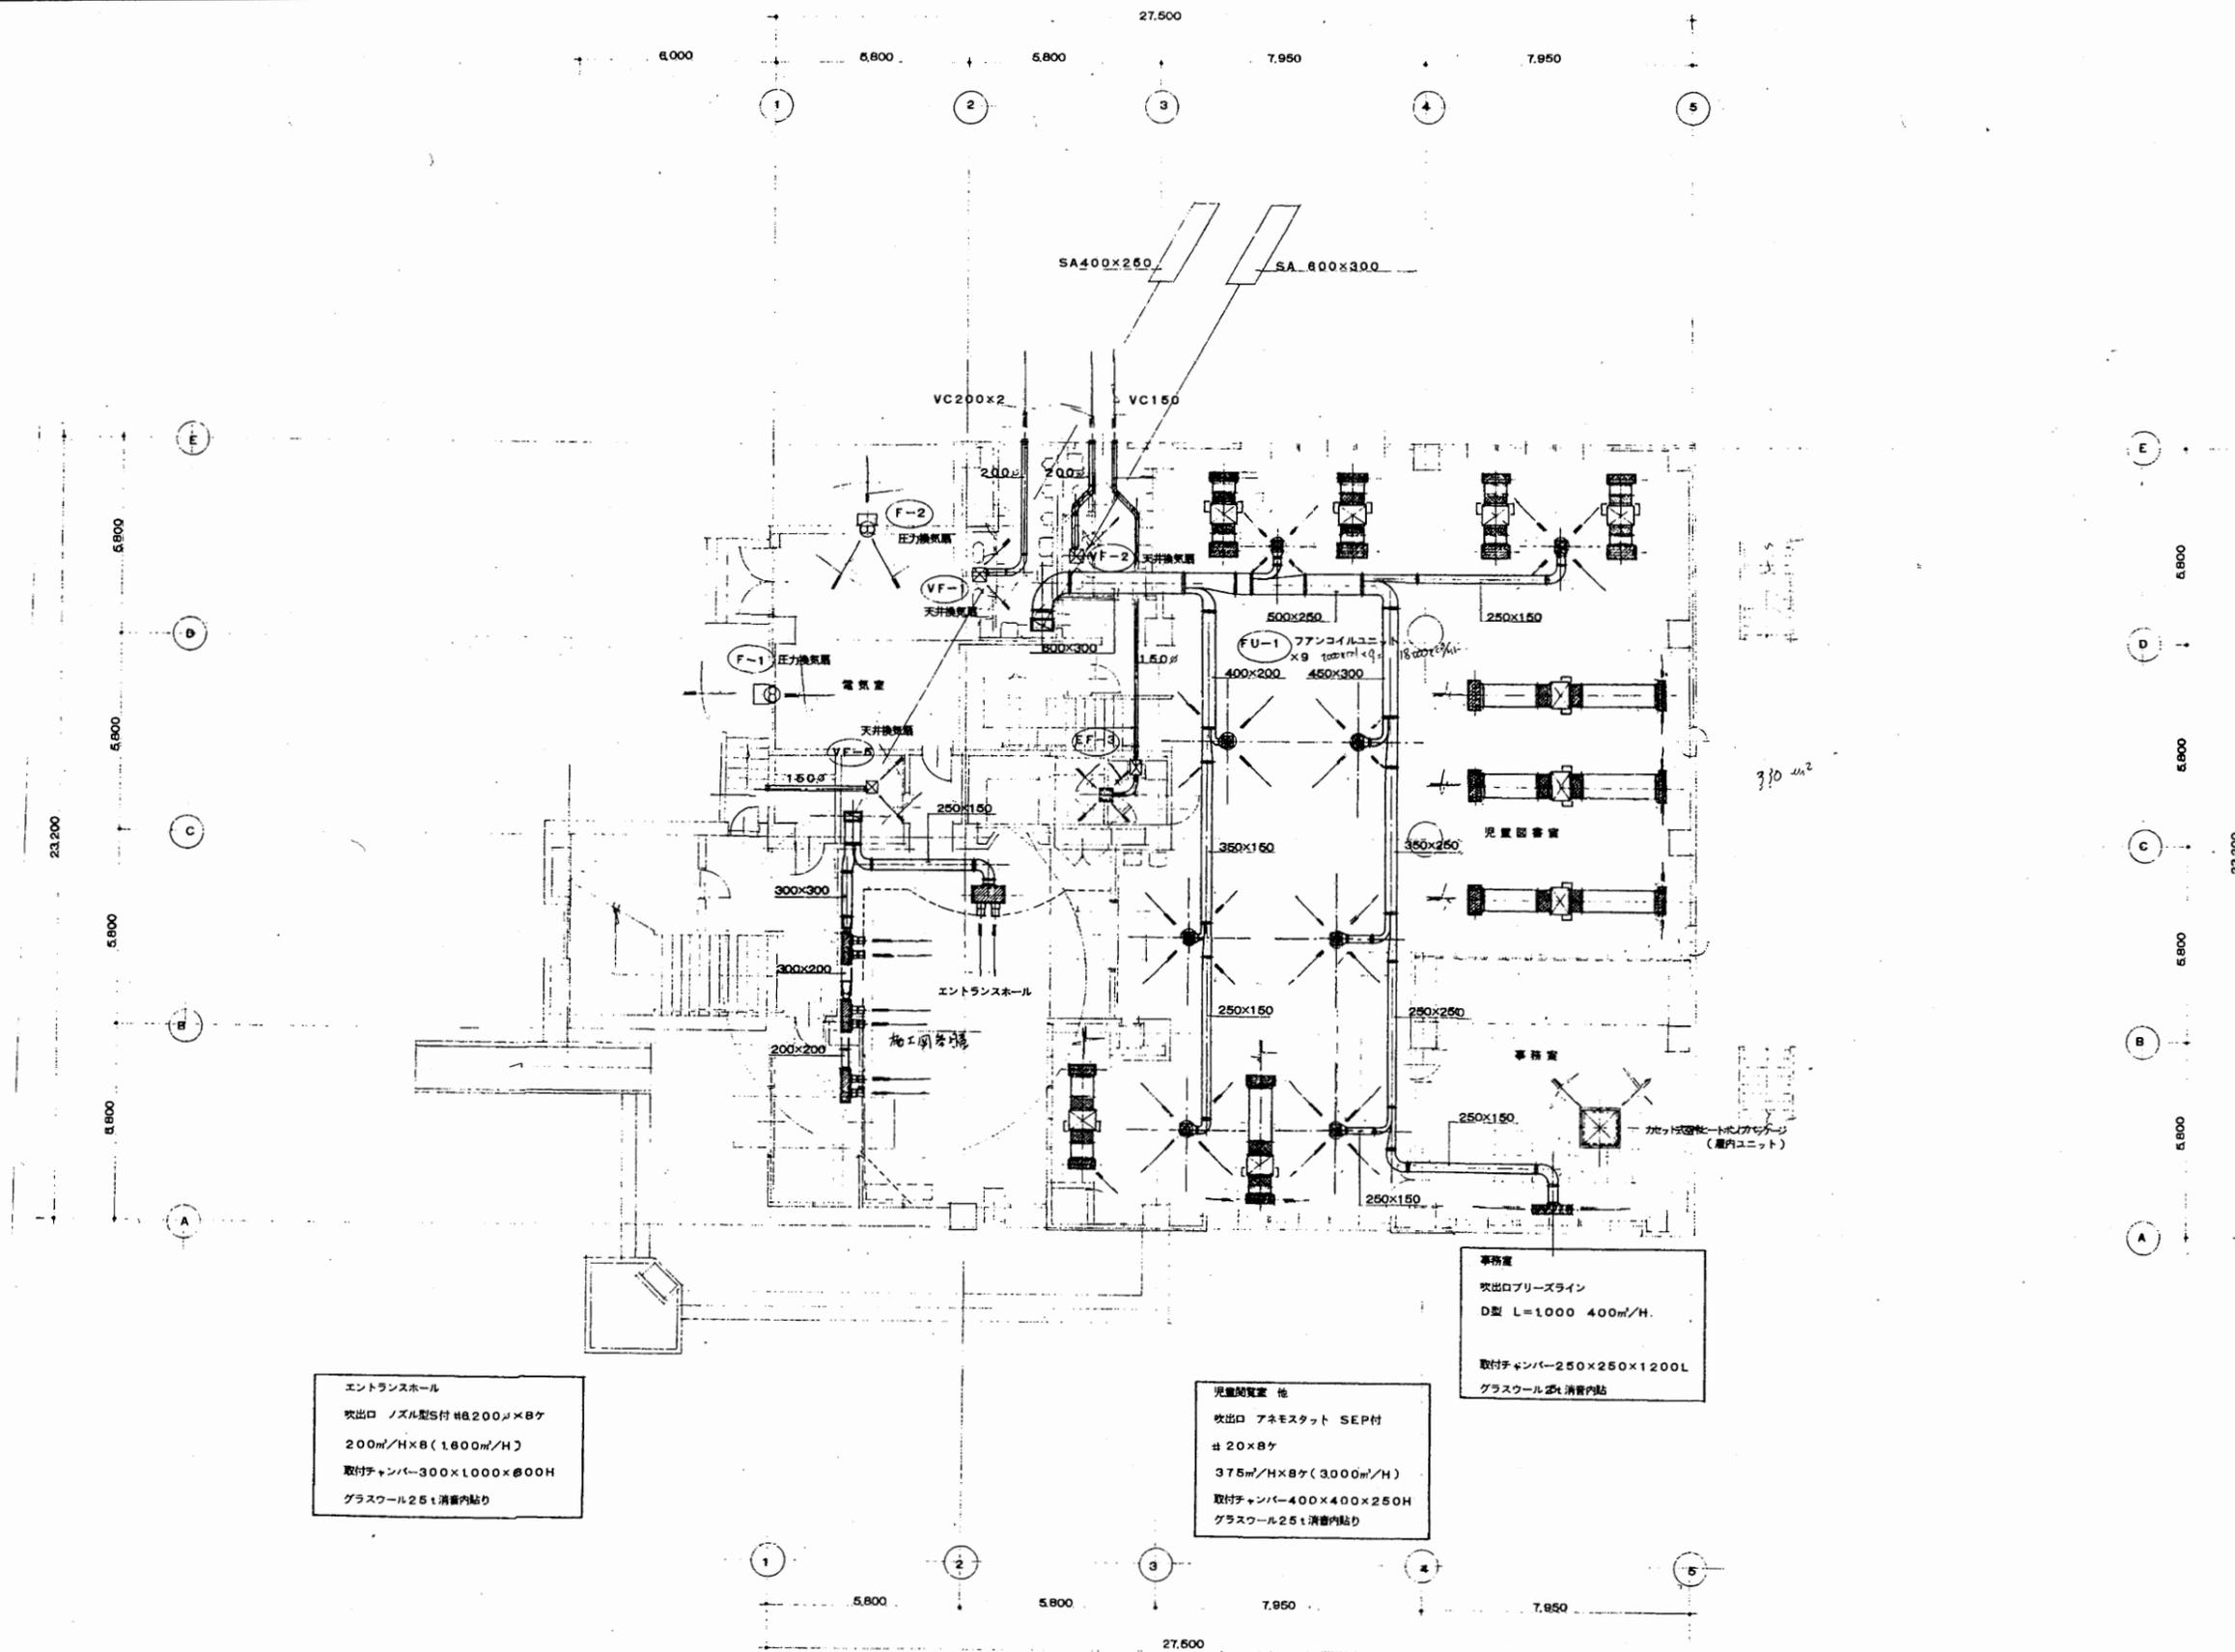


北図書館

工事名	中央図書館ほか9か所 建築基準法第12条定期点検業務委託		設計者資格 氏名	級建築士登録第 号		課長	主査等	担当者	横須賀市 財務部 FM推進課
図面名称	ダクト1階平面図	図番	縮尺	1:200	作図	平成 年 月 日			

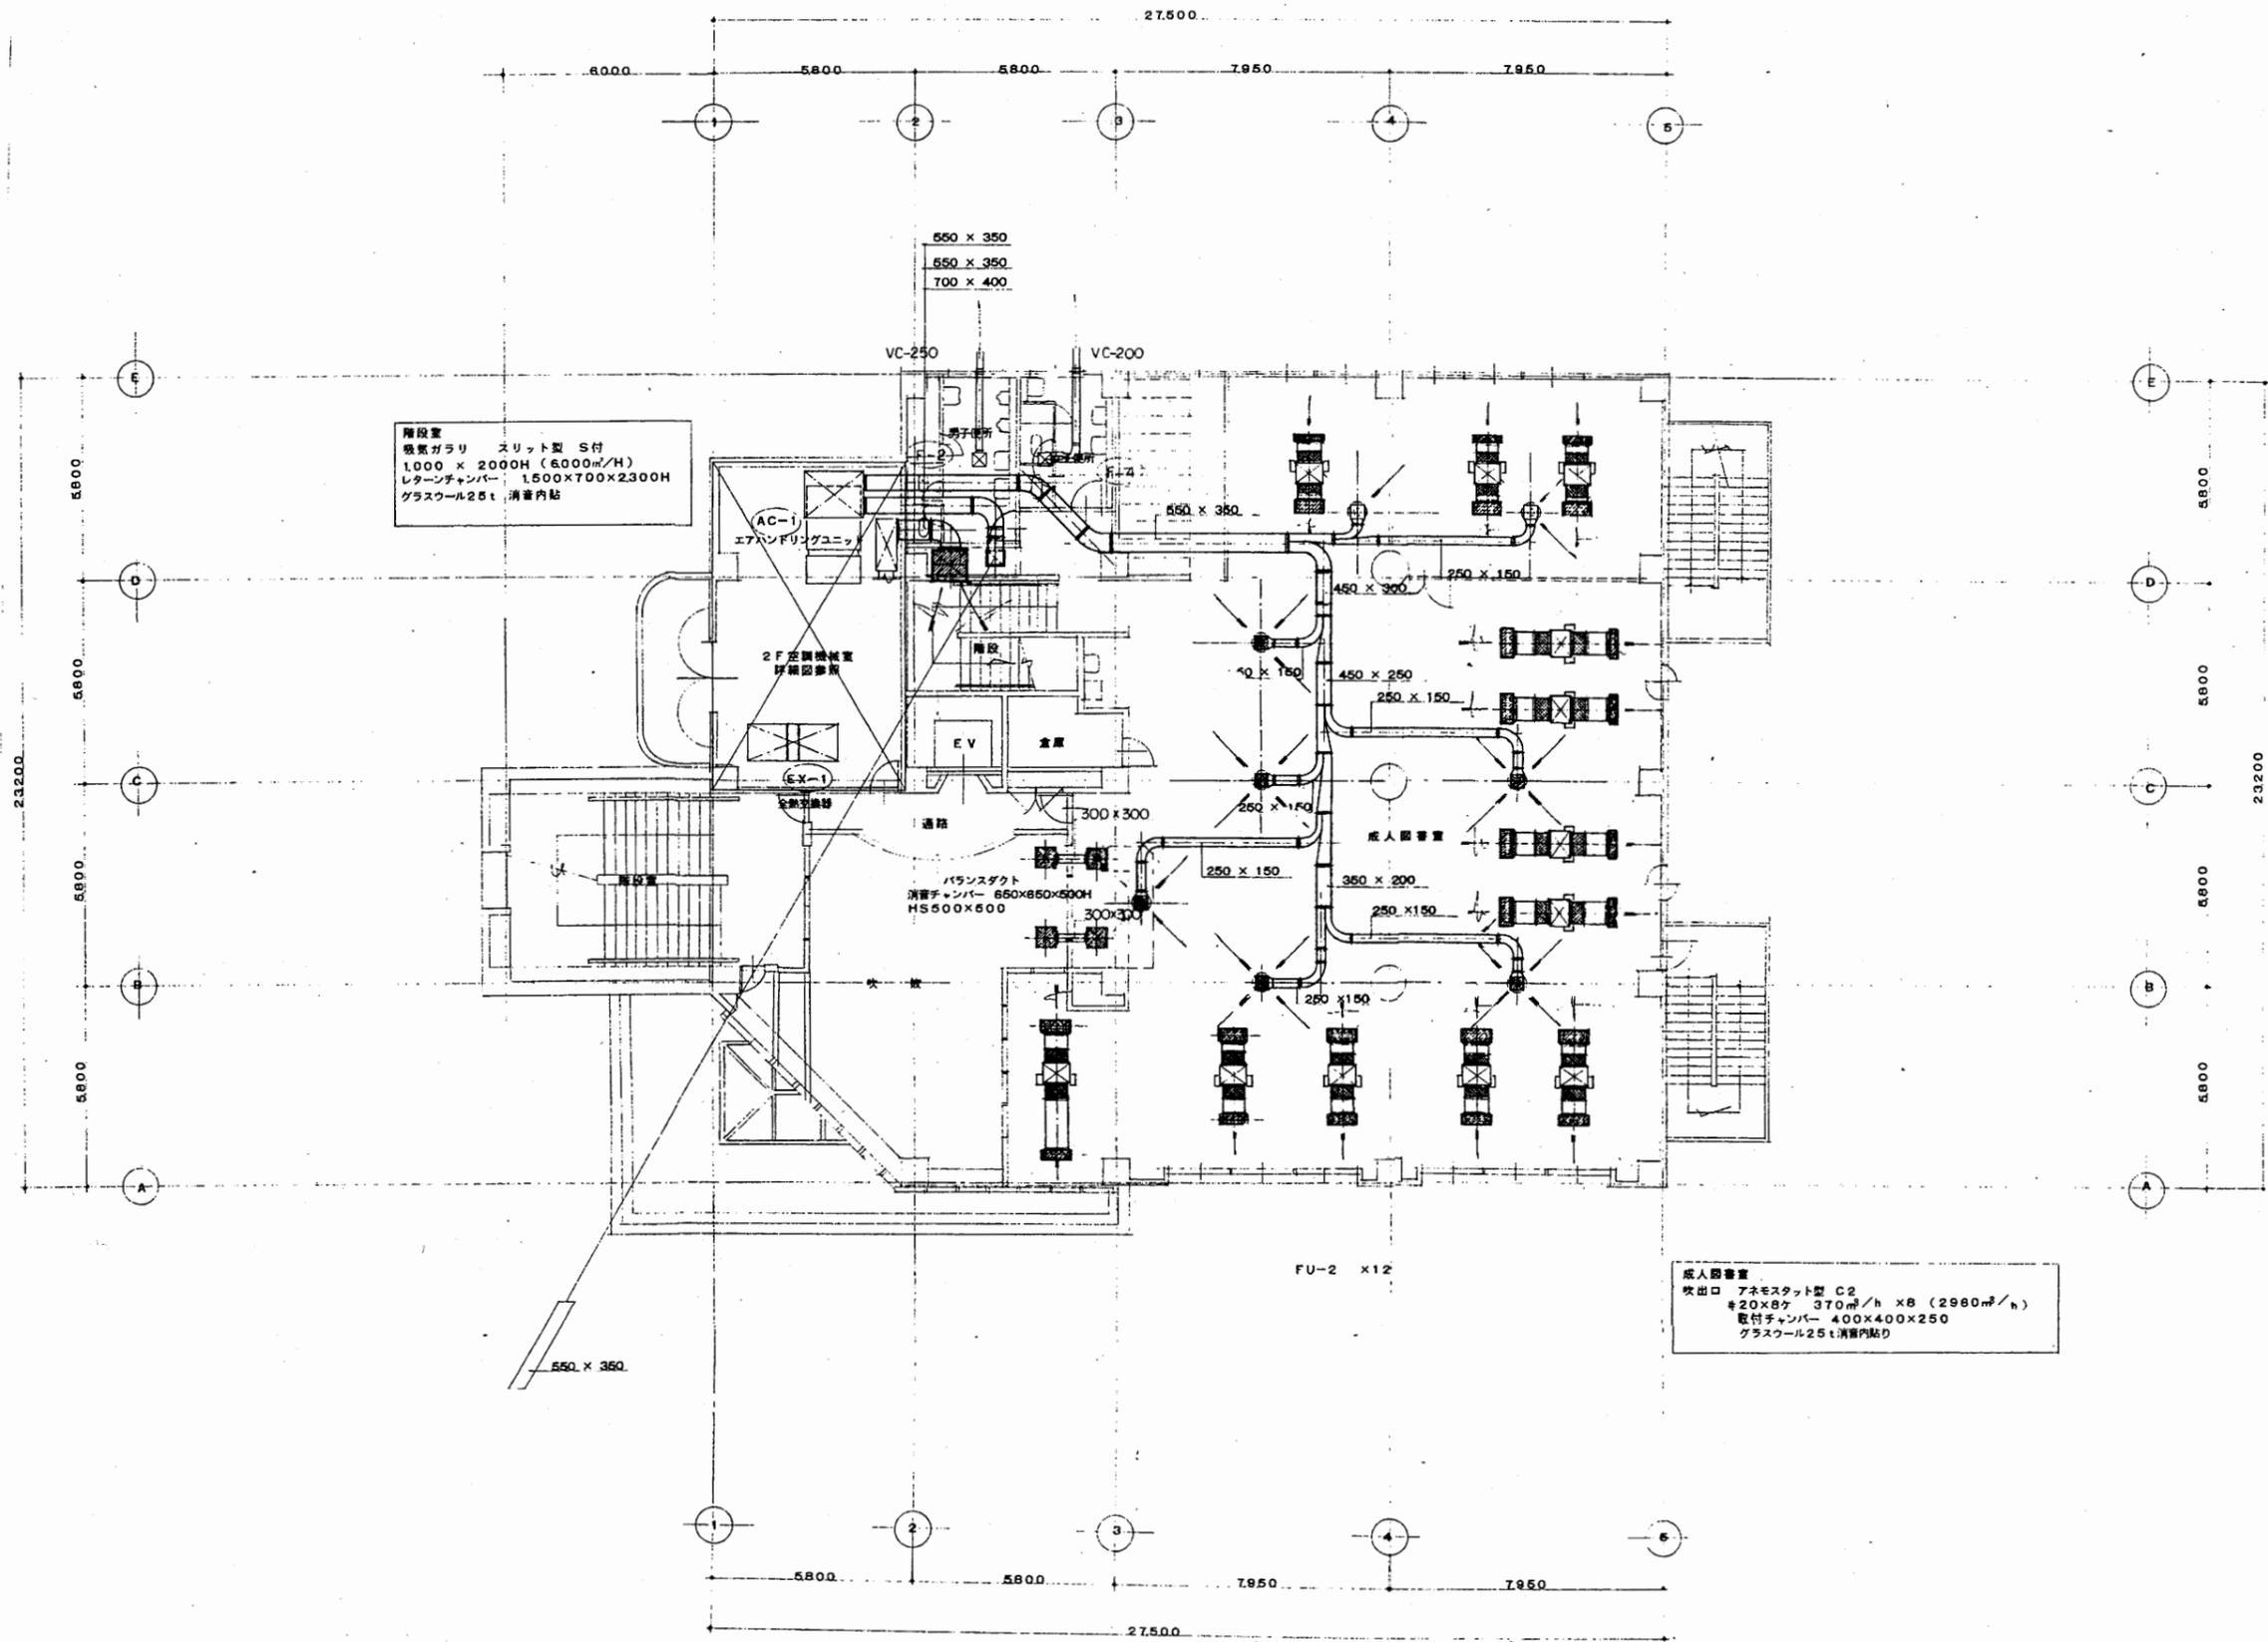


工事名	中央図書館ほか9か所 建築基準法第12条定期点検業務委託		設計者資格 氏名	級建築士登録第 号		課長	主査等	担当者	横須賀市 財務部 FM推進課
図面名称	ダクト2階平面図	図番	縮尺	1:200	作図	平成	年	月	

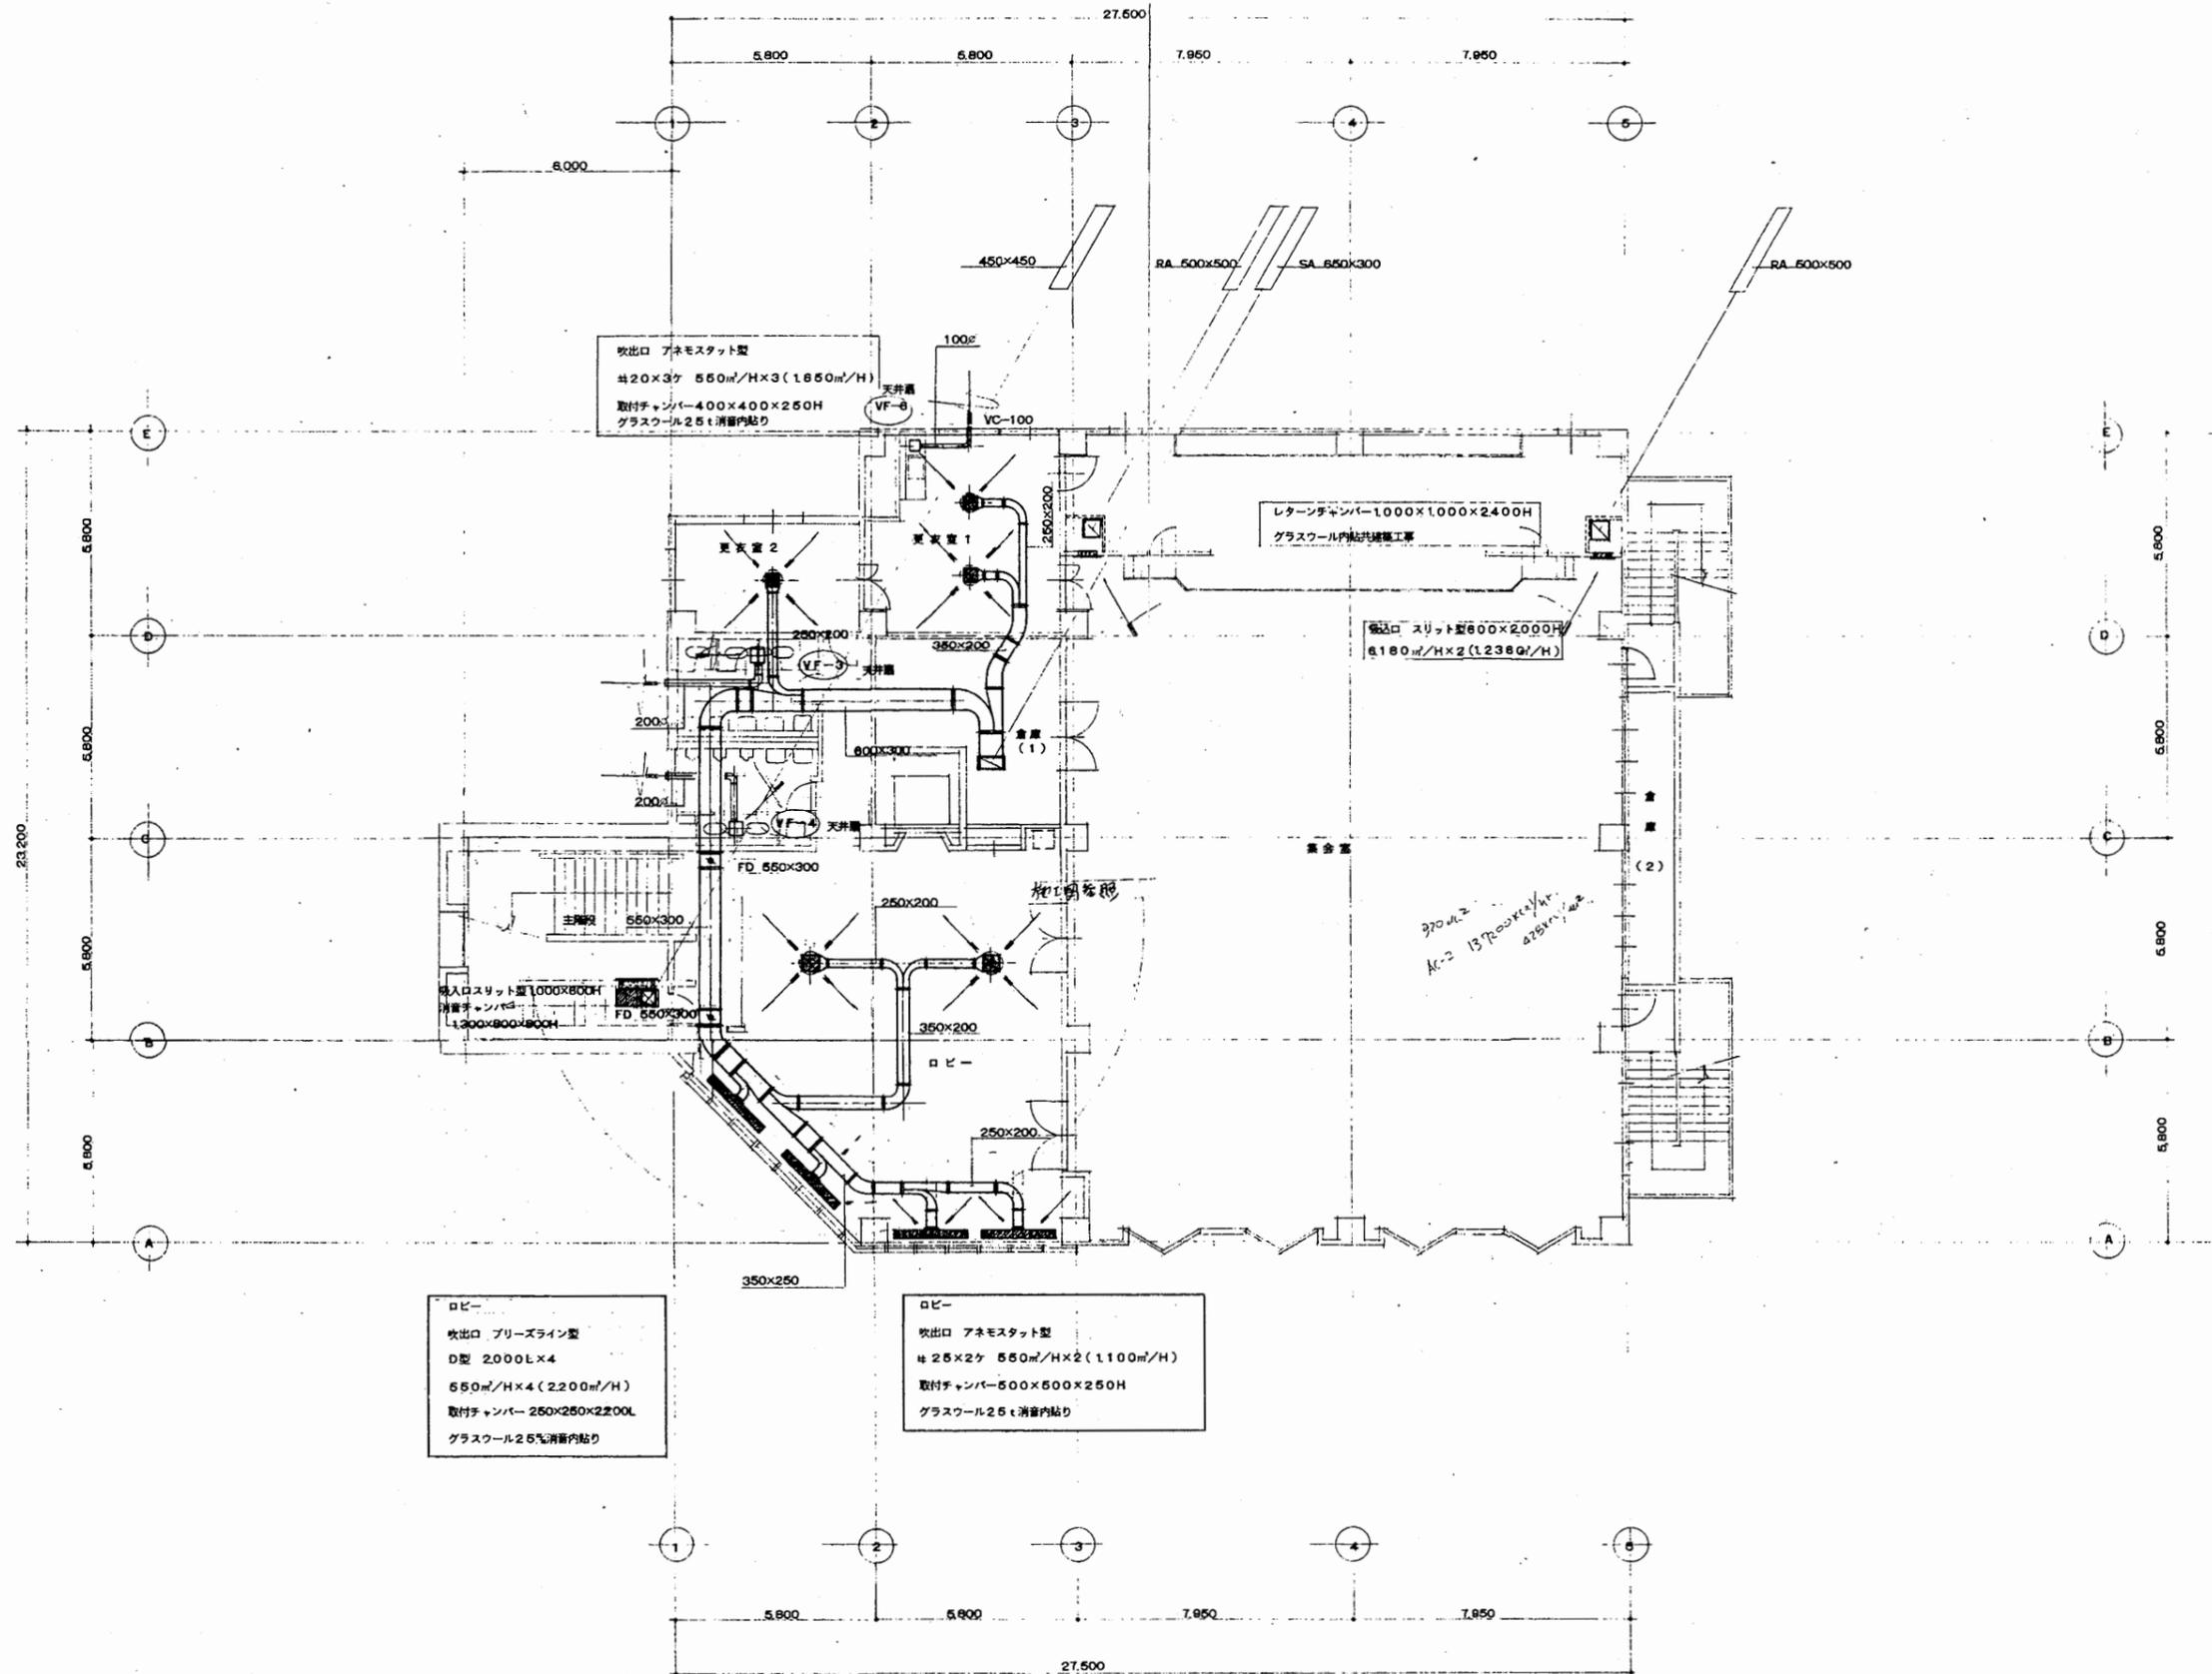

ダクト3階平面図 1/100

北図書館

工事名	中央図書館ほか9か所 建築基準法第12条定期点検業務委託		設計者資格 氏名	級建築士登録第 _____ 号		課長	主査等	担当者	横須賀市 財務部 FM推進課
図面名称	ダクト3階平面図	図番	縮尺	1:200	作図	平成	年	月	

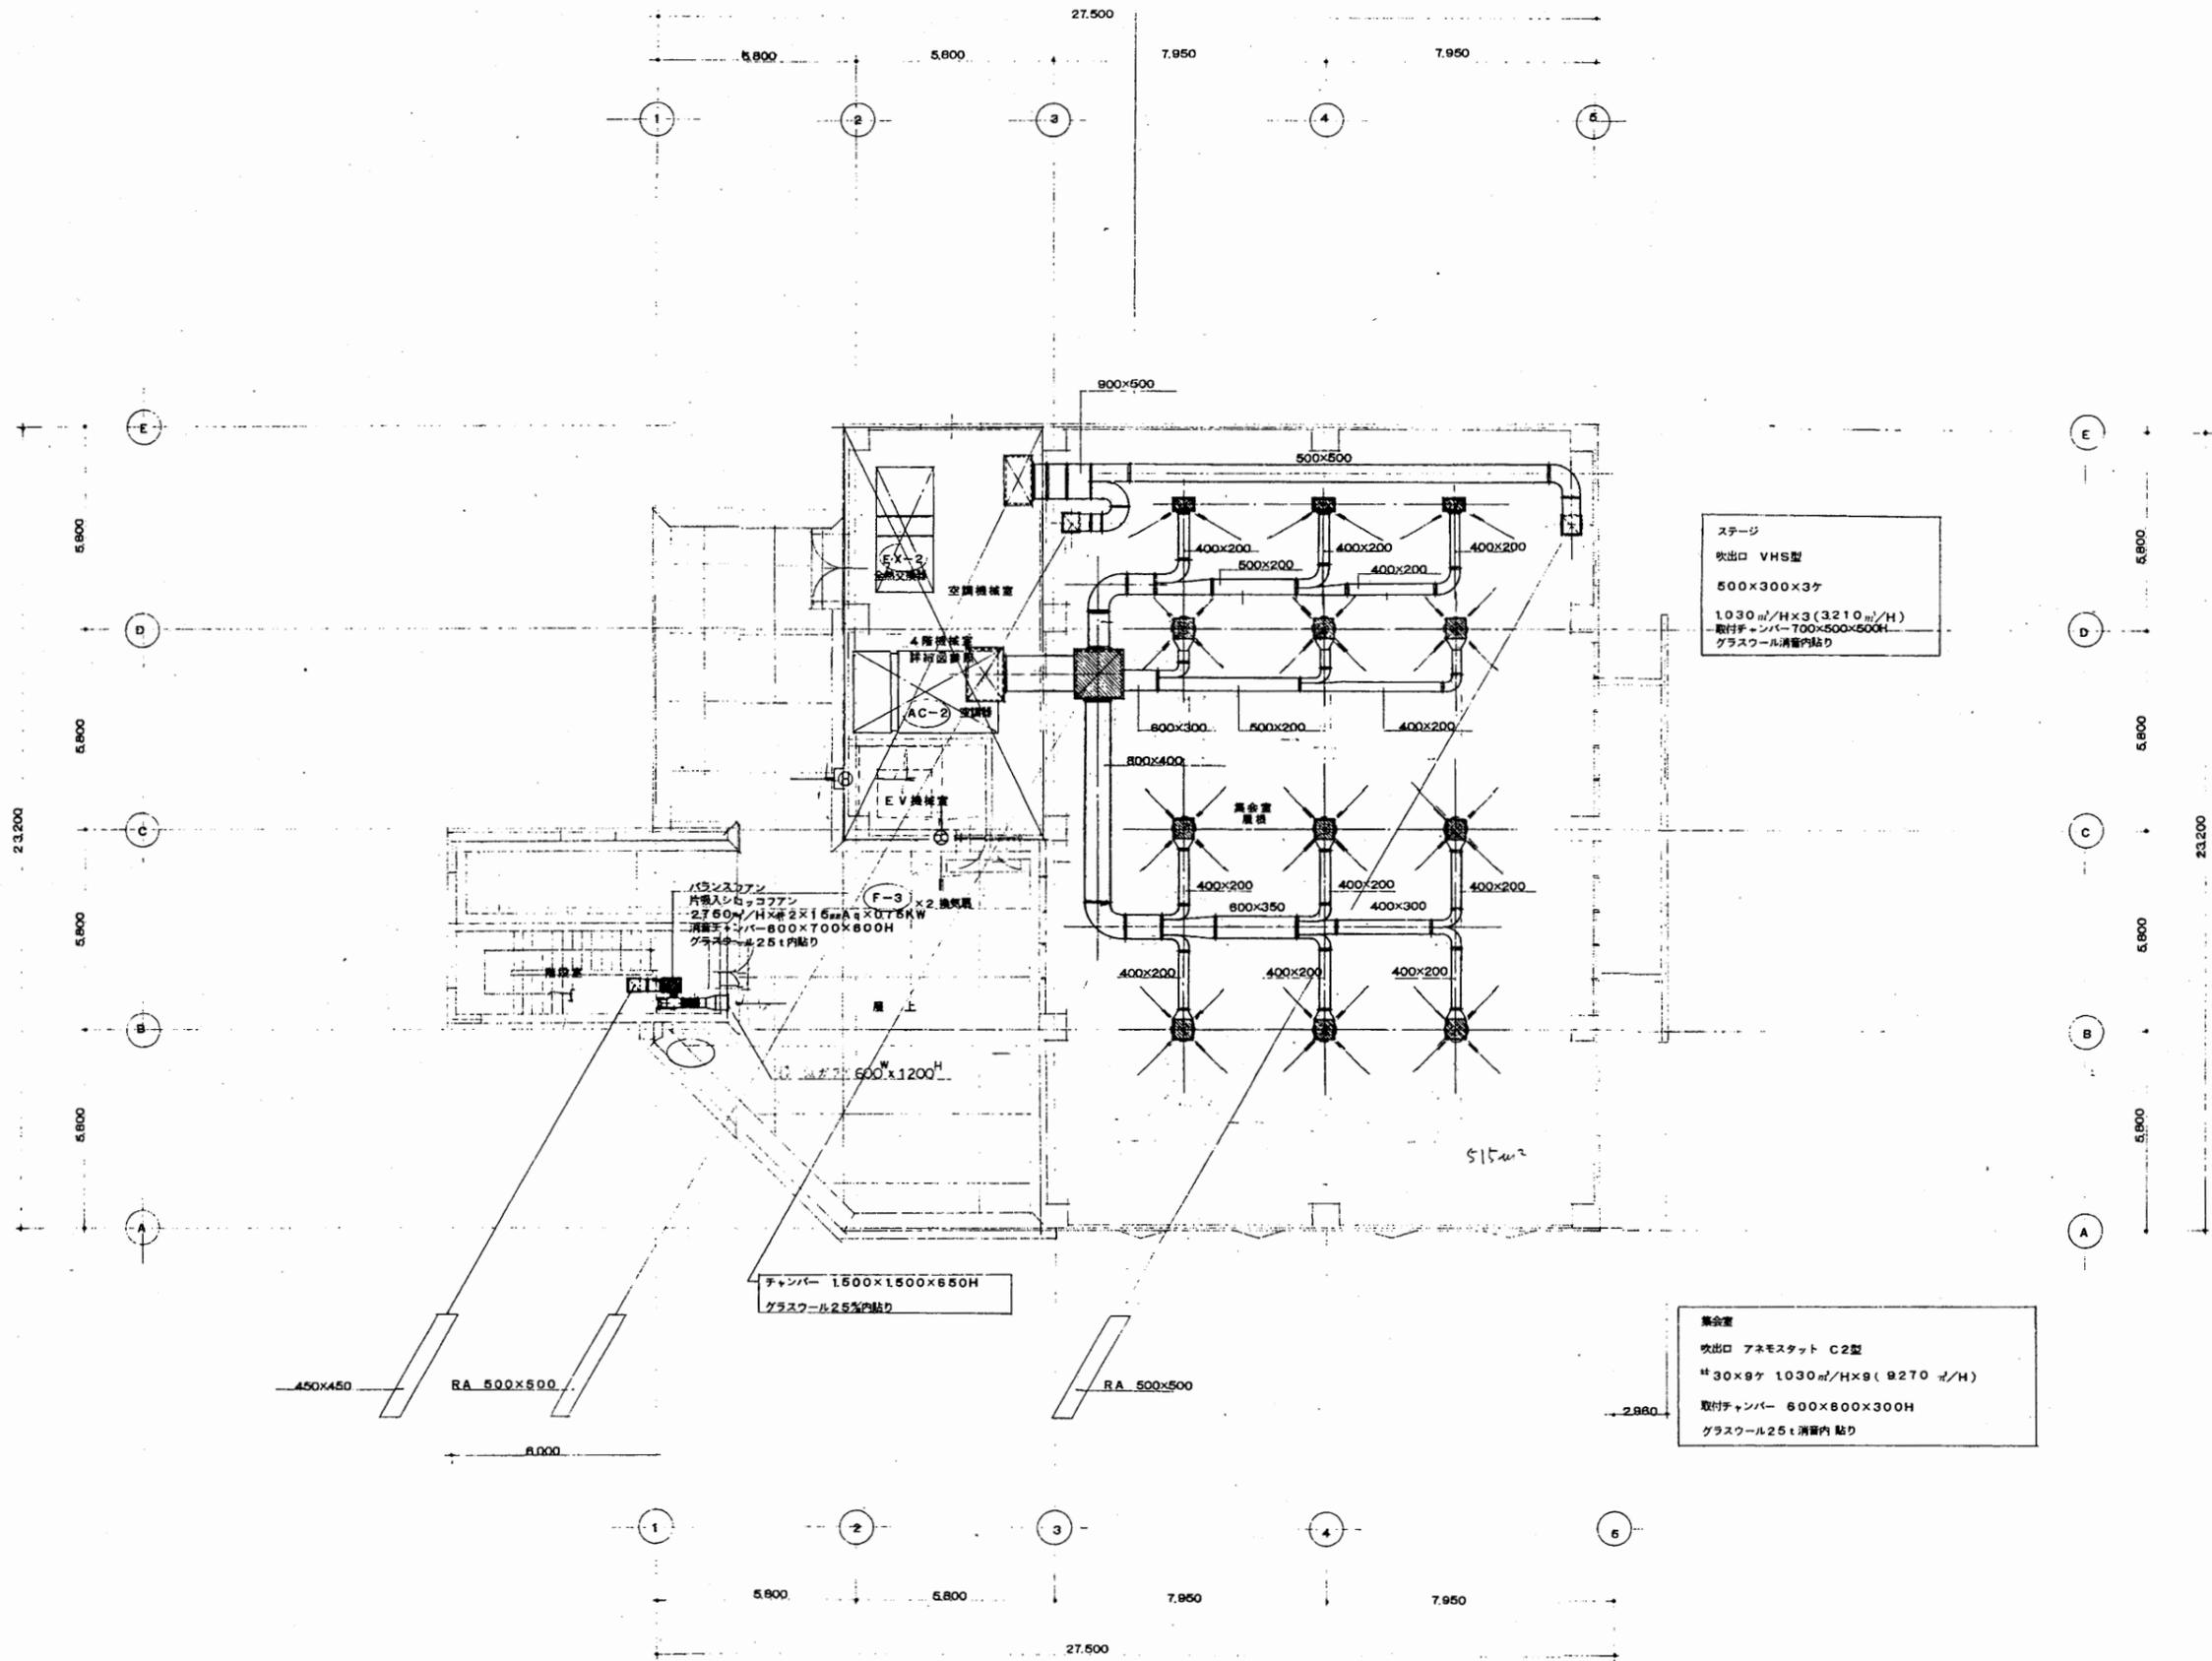


ダクト4階平面図 1/100

北図書館

工事名	中央図書館ほか9か所 建築基準法第12条定期点検業務委託		設計者資格 氏名	級建築士登録第 号		課長	主査等	担当者	横須賀市 財務部 FM推進課
図面名称	ダクト4階平面図	図番	縮尺	1:200	作図	平成 年 月 日			


A3 A4

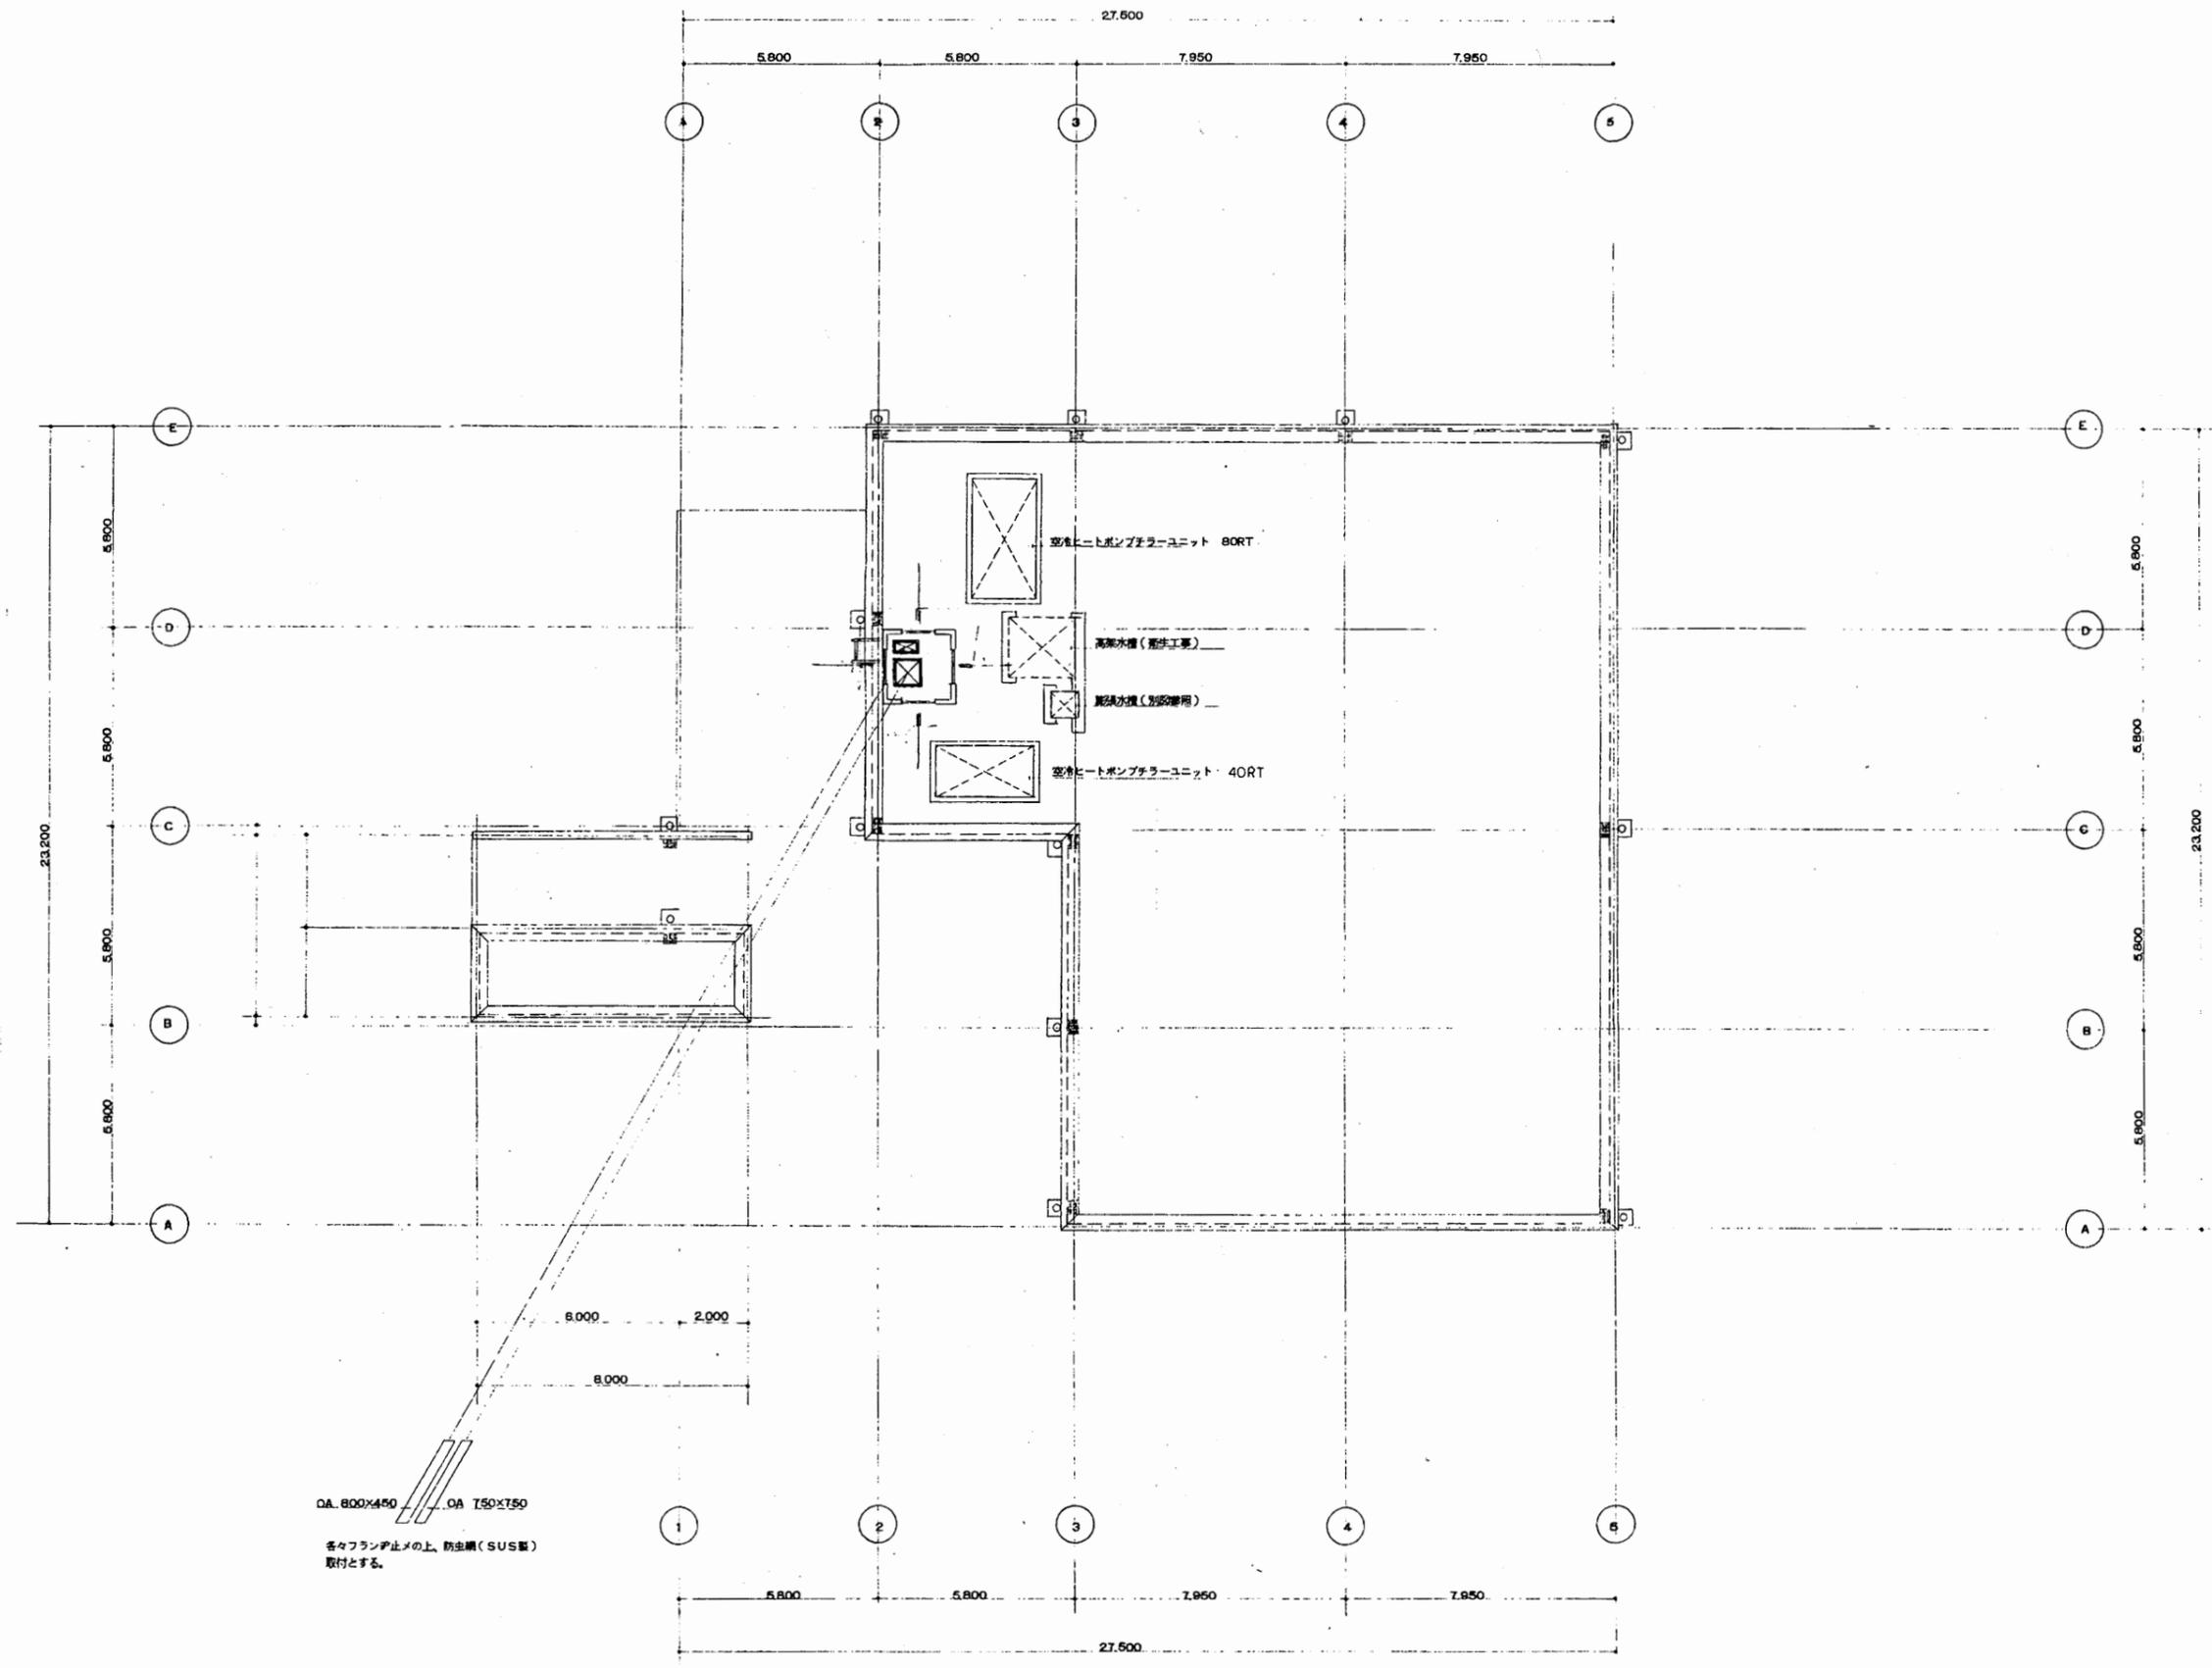

ダクト屋上平面図 1/100

北図書館


工事名	中央図書館ほか9か所 建築基準法第12条定期点検業務委託			設計者資格 氏名	級建築士登録第 号			課長	主査等	担当者	横須賀市 財務部 FM推進課
図面名称	ダクト屋上平面図	図番	縮尺	1:200	作図	平成 年 月 日					

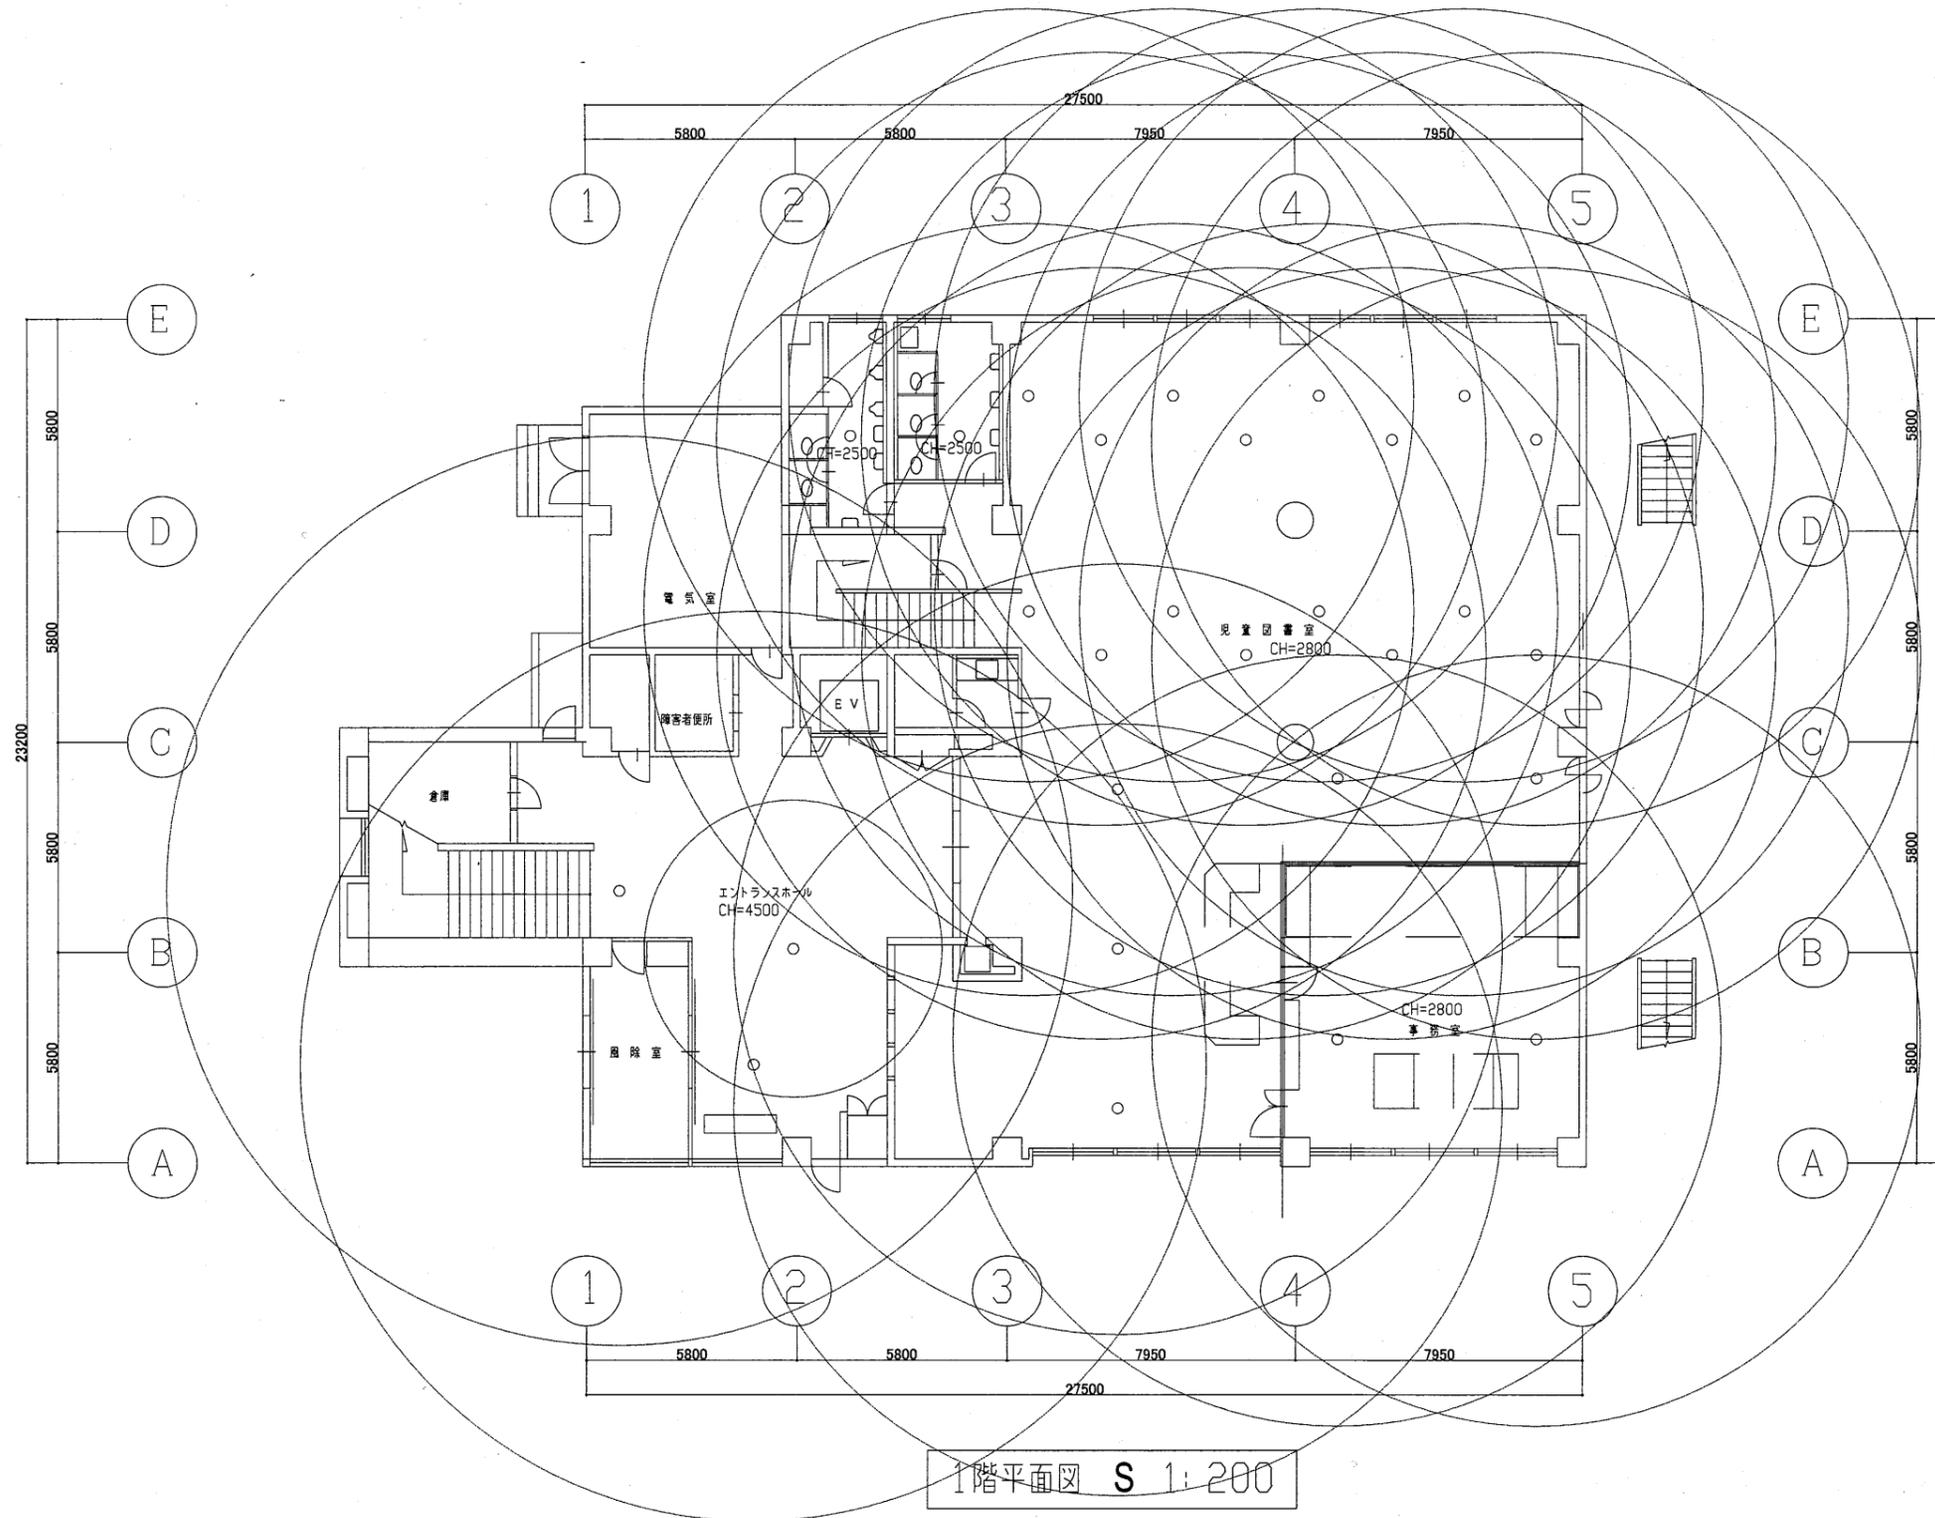

北図書館


横須賀市
財務部 FM推進課

工事名	中央図書館ほか9か所 建築基準法第12条定期点検業務委託		設計者資格 氏名	級建築士登録第 _____ 号		課長	主査等	担当者	
図面名称	1階非常照明	図番	縮尺	1:200	作図	平成	年	月	

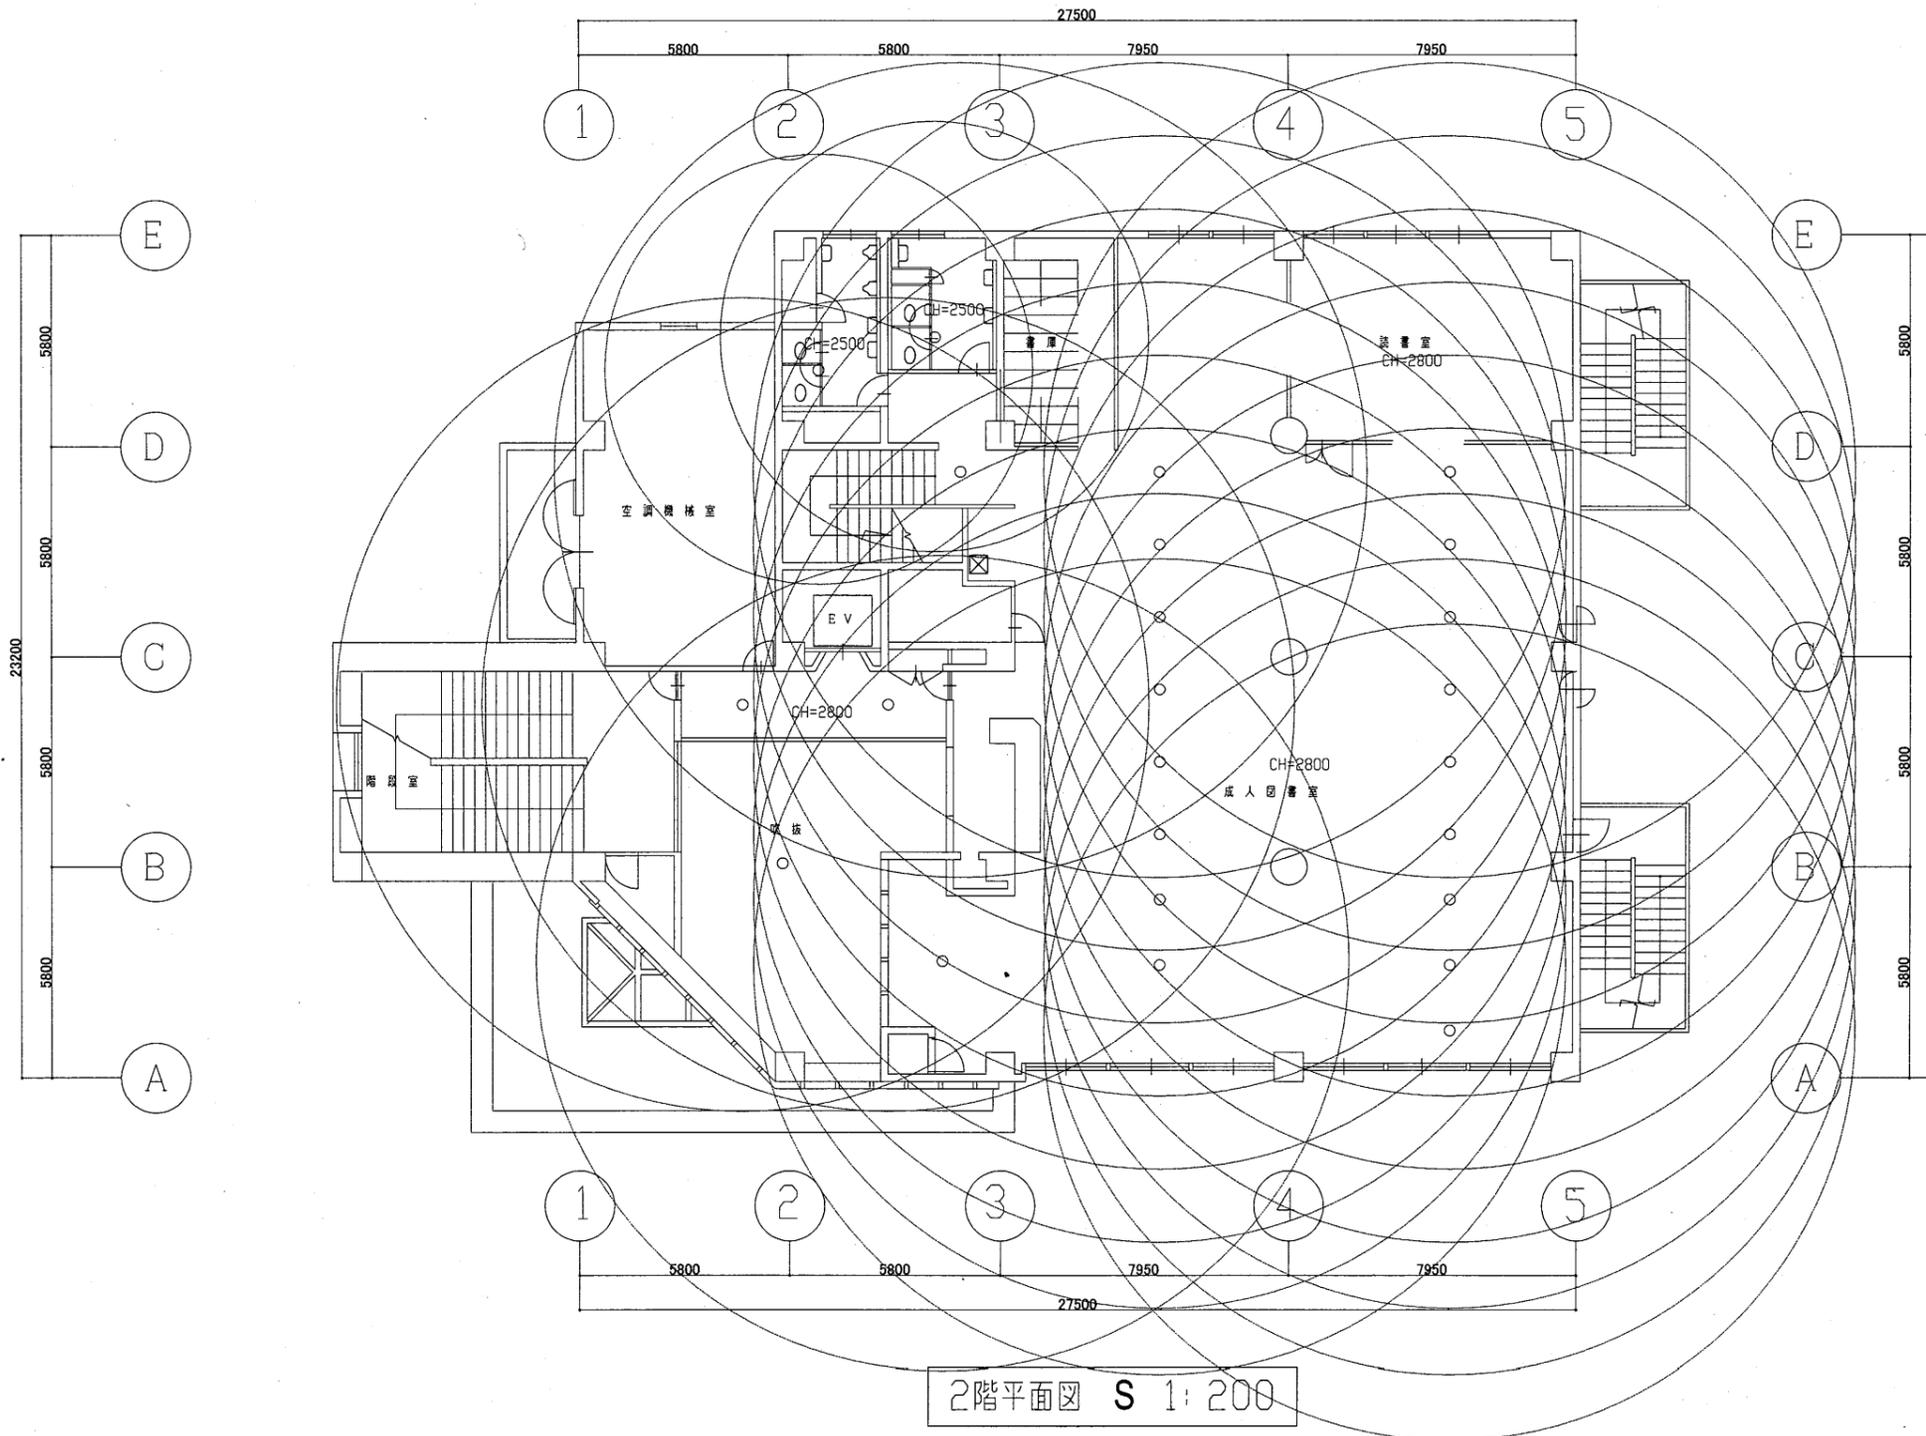

北図書館


工事名	中央図書館ほか9か所 建築基準法第12条定期点検業務委託		設計者資格 氏名	級建築士登録第 _____ 号		課長	主査等	担当者	横須賀市 財務部 FM推進課
図面名称	2階非常照明	図番	縮尺	1:200	作図	平成	年	月	

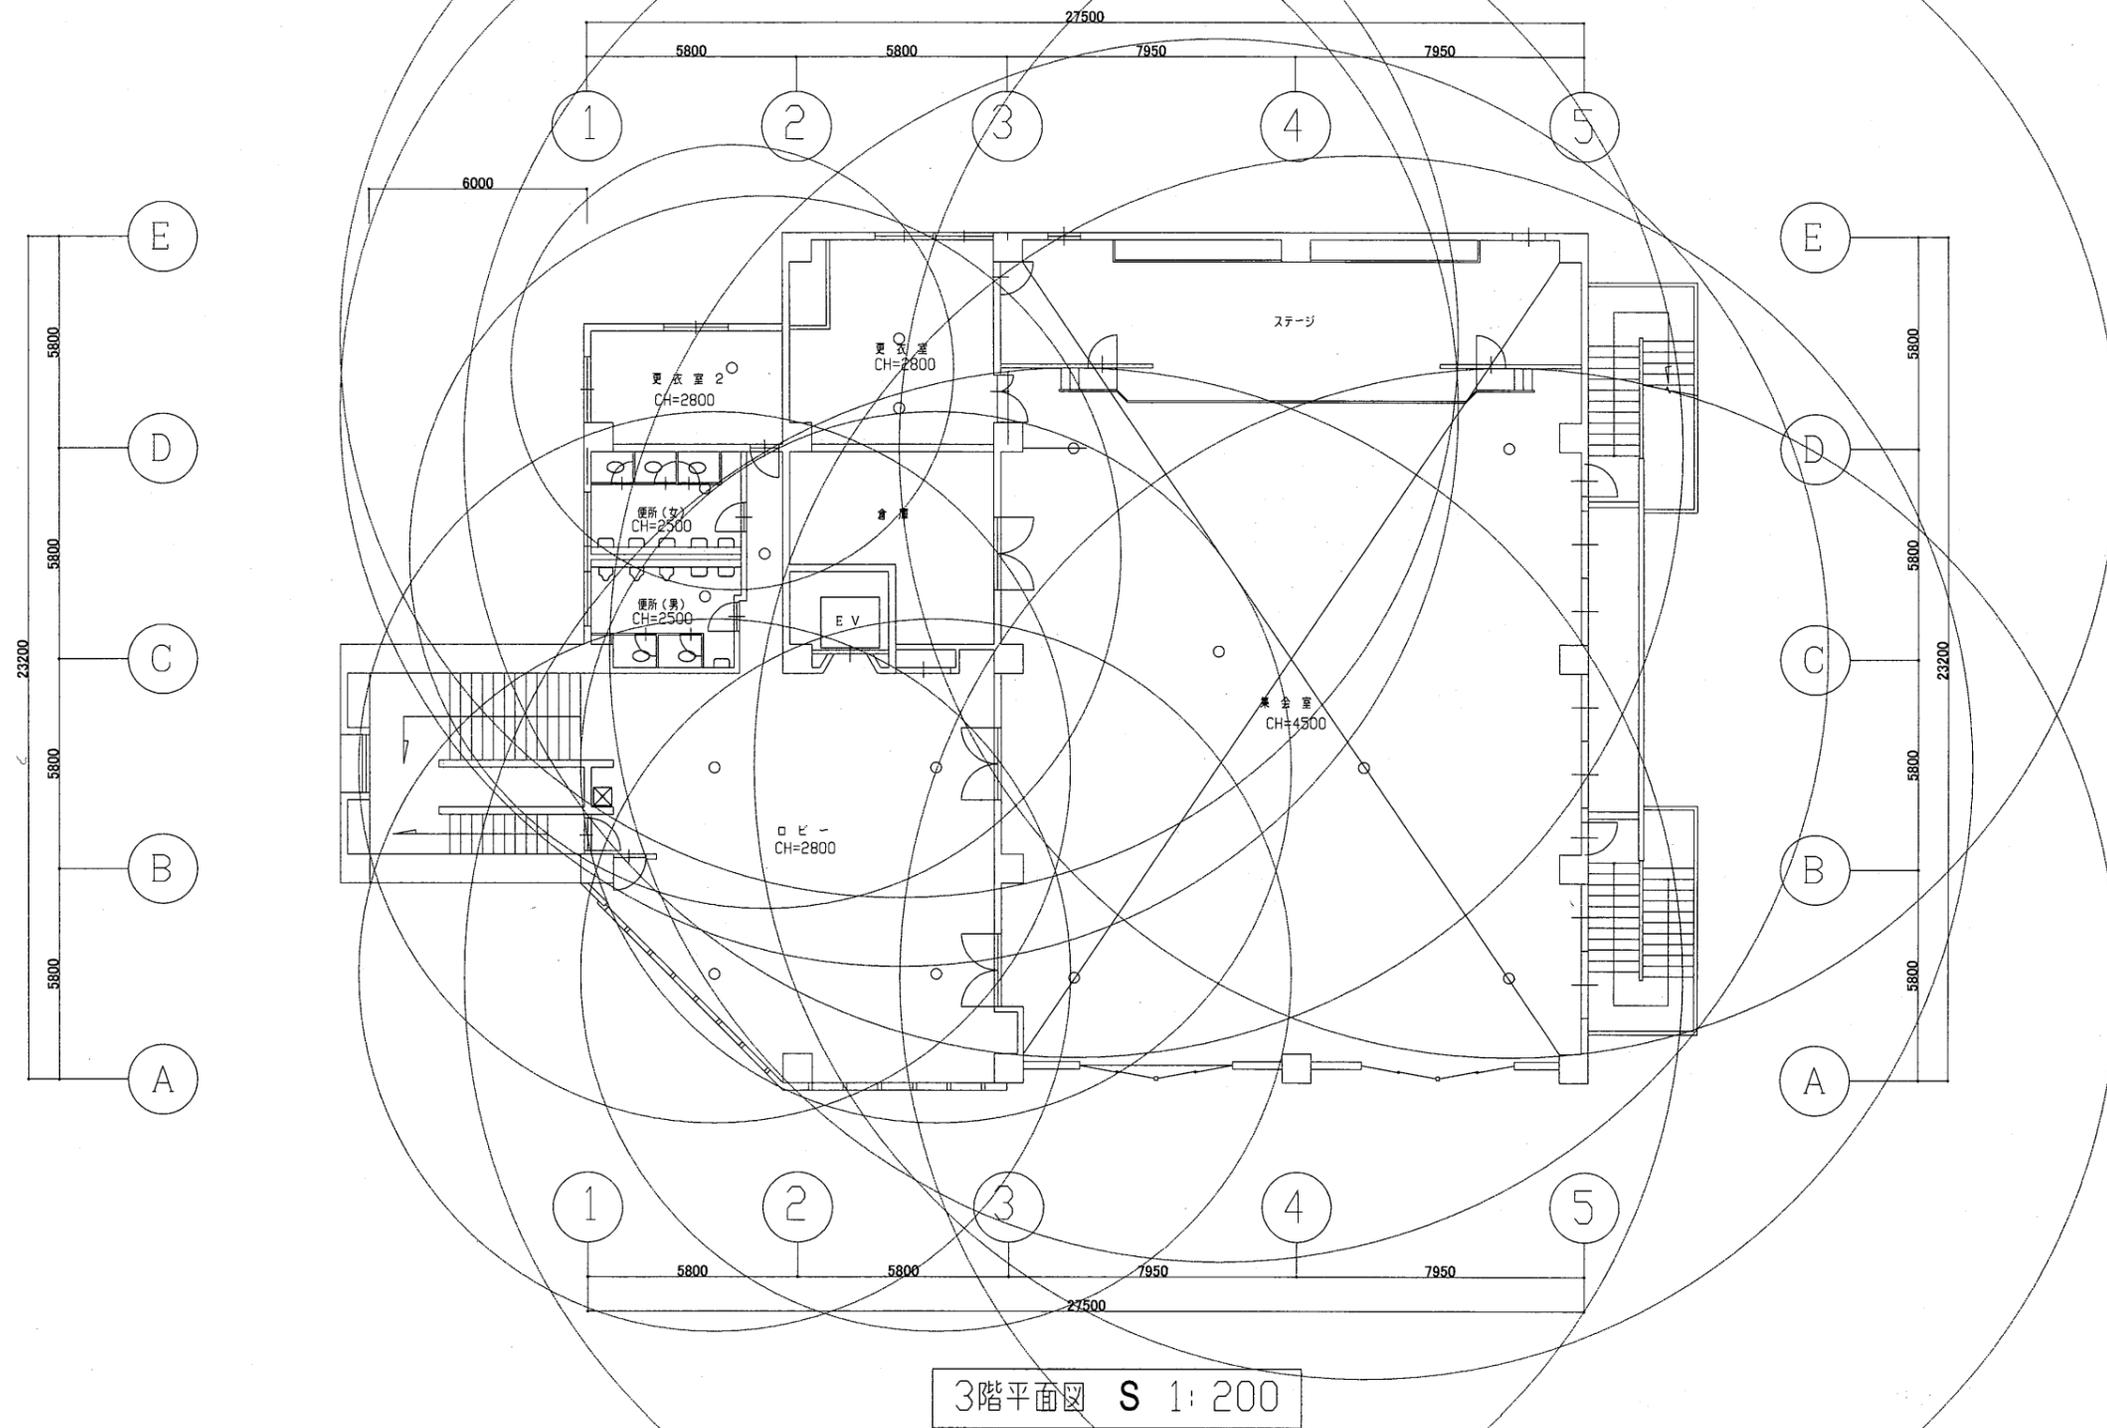

3階平面図 S 1:200


北図書館

工事名	中央図書館ほか9か所 建築基準法第12条定期点検業務委託		設計者資格 氏名	級建築士登録第 号		課長	主査等	担当者	横須賀市 財務部 FM推進課
図面名称	3階非常照明	図番	縮尺	1:200	作図	平成 年 月 日			

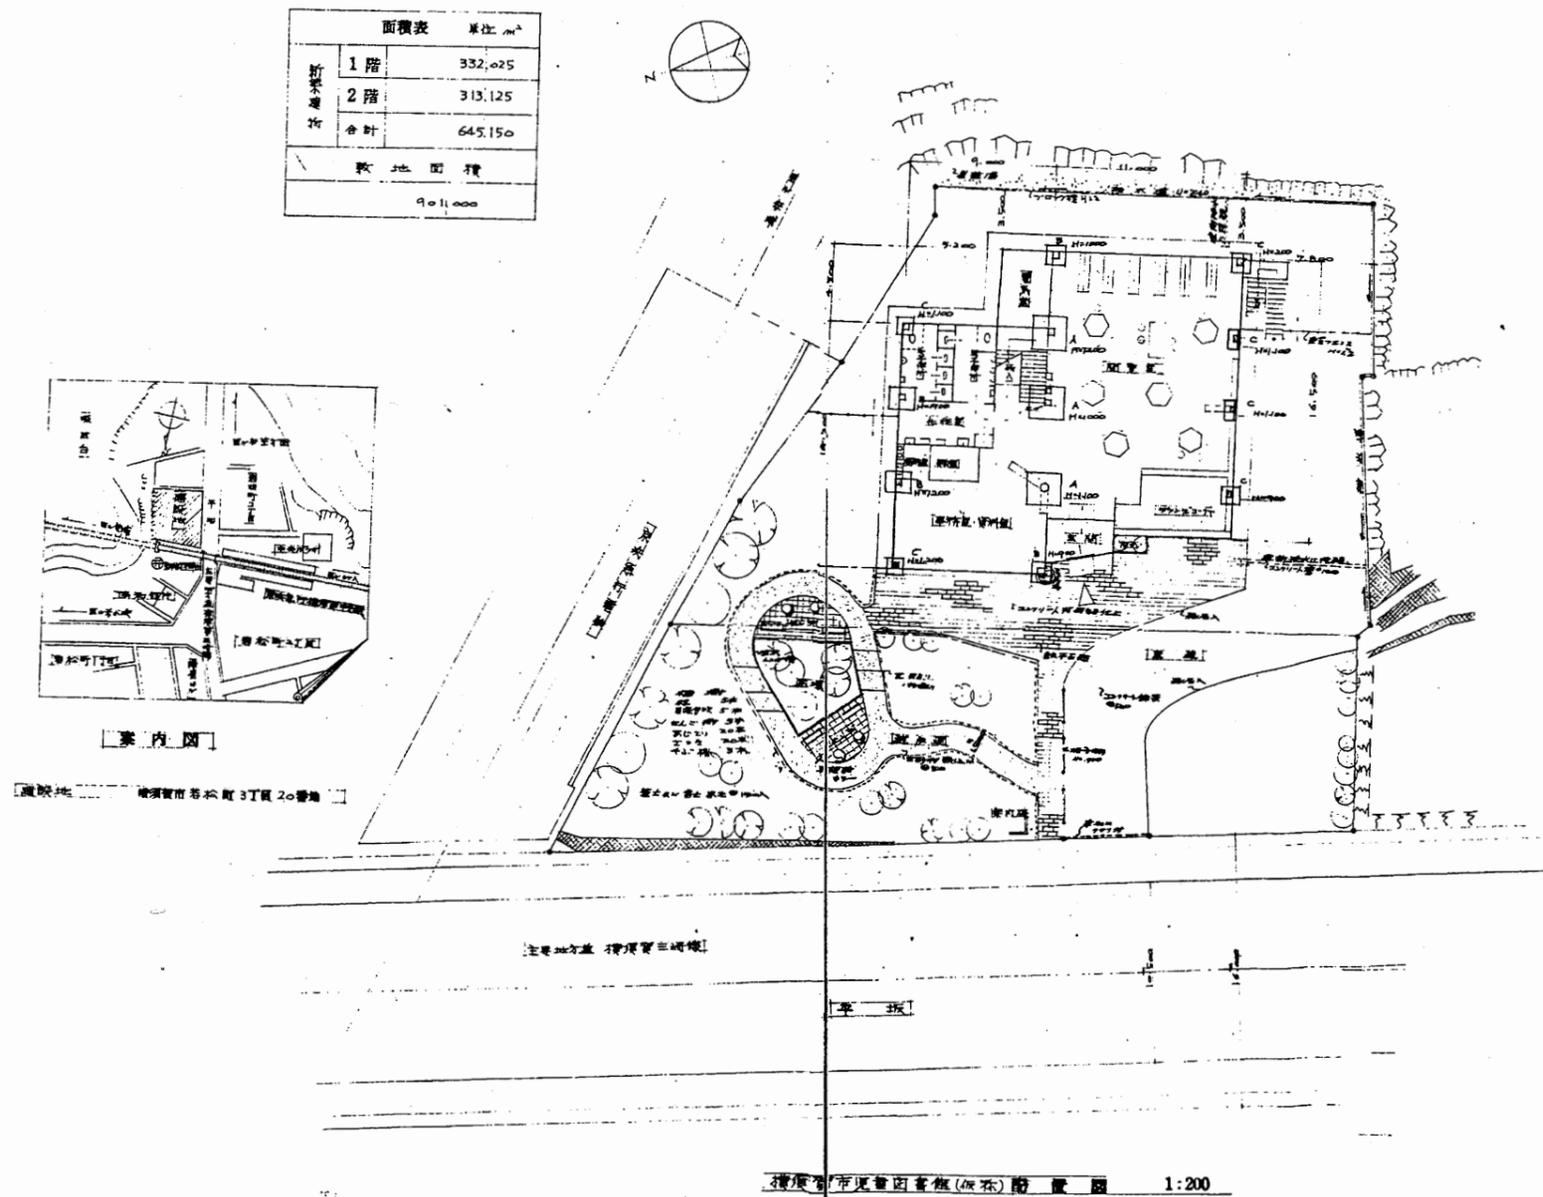



児童図書館

工事名	中央図書館ほか9か所 建築基準法第12条定期点検業務委託			設計者資格 氏名	級建築士登録第 号			課長	主査等	担当者	横須賀市 財務部 FM推進課
図面名称	案内図・配置図	図番	縮尺	作図	平成	年	月	日			

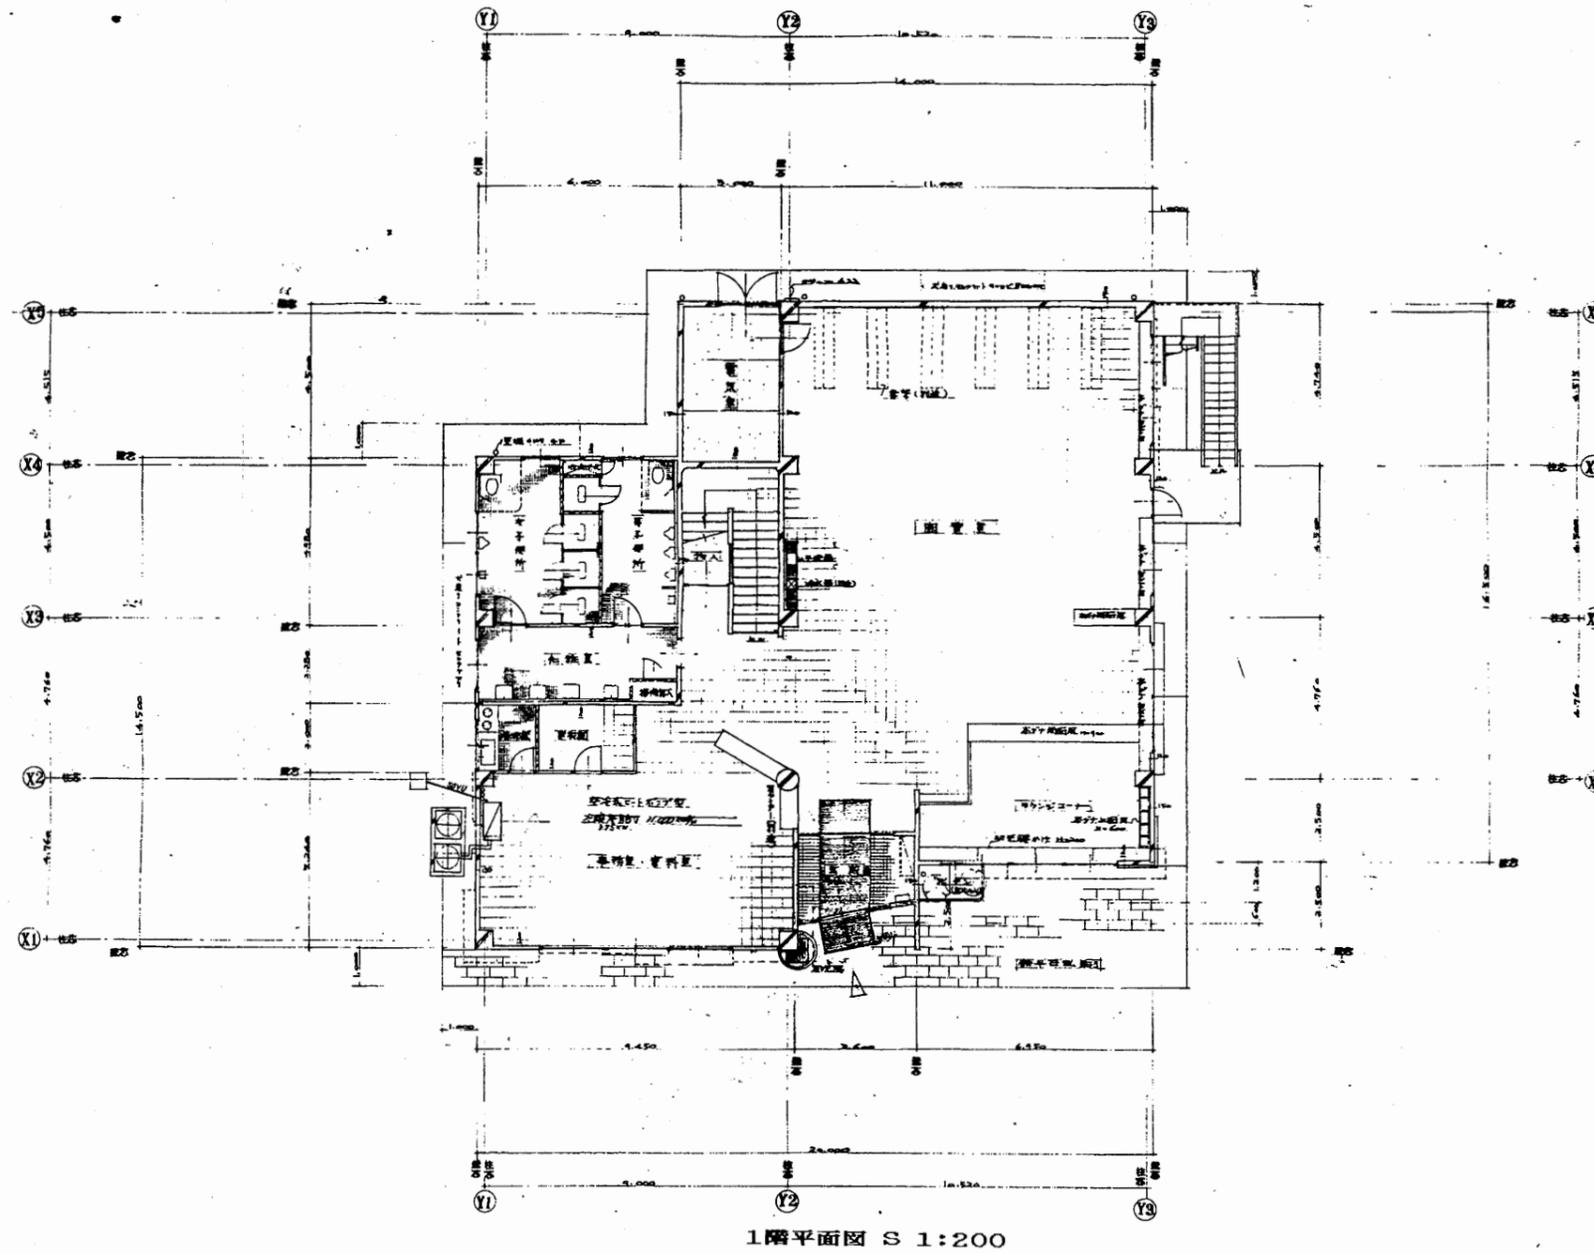

児童図書館

工事名	中央図書館ほか9か所 建築基準法第12条定期点検業務委託		設計者資格 氏名	級建築士登録第 号		課長	主査等	担当者	横須賀市 財務部 FM推進課
図面名称	1階平面図	図番	縮尺	S 1:200	作図	平成 年 月 日			

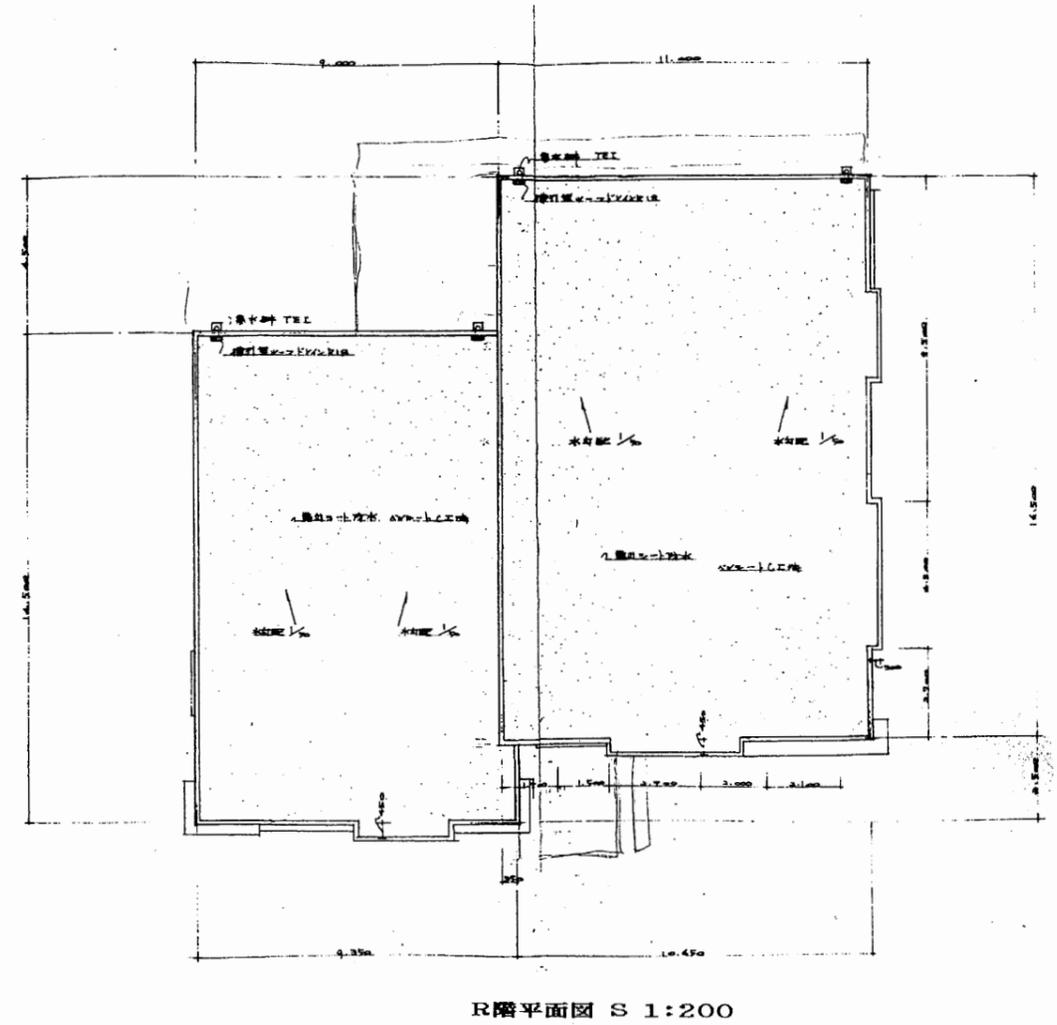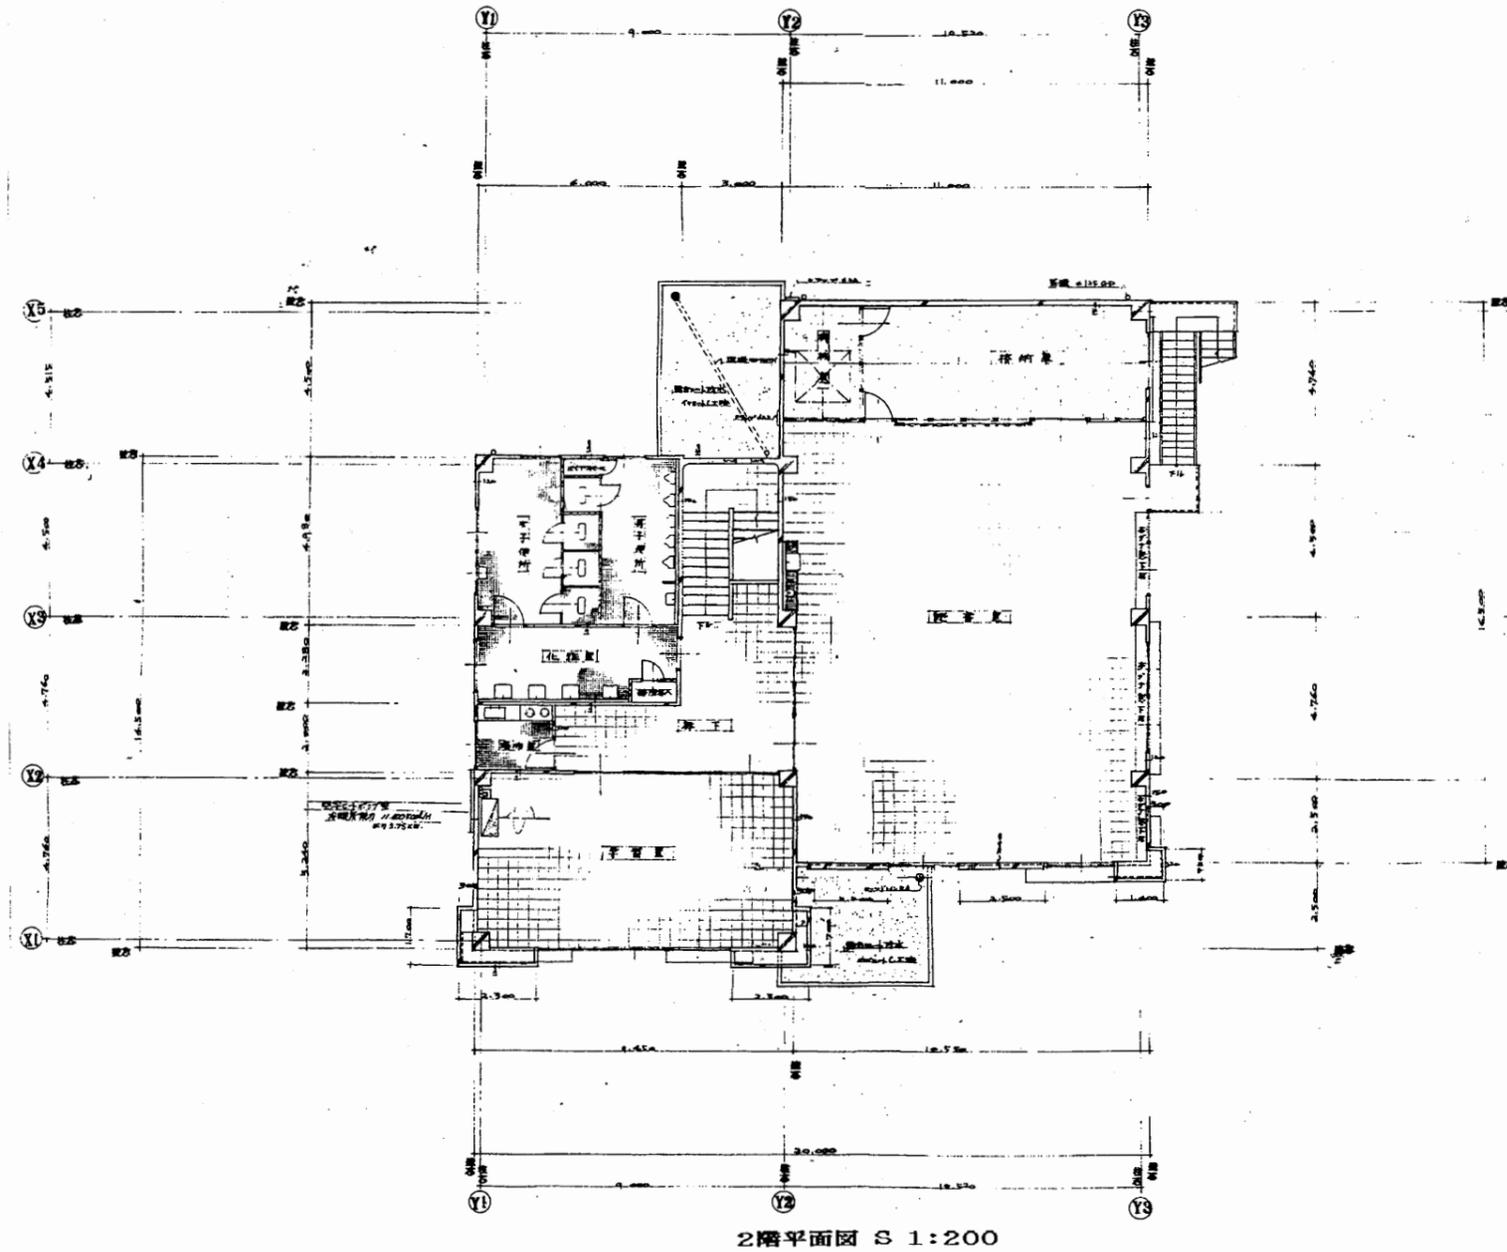


児童図書館


工事名	中央図書館ほか9か所 建築基準法第12条定期点検業務委託			設計者資格 氏名	級建築士登録第 号		課長	主査等	担当者	横須賀市 財務部 FM推進課
図面名称	1階・R階平面図	図番		縮尺	S 1:200	作図	平成 年 月 日			




西側立面図 S 1:200

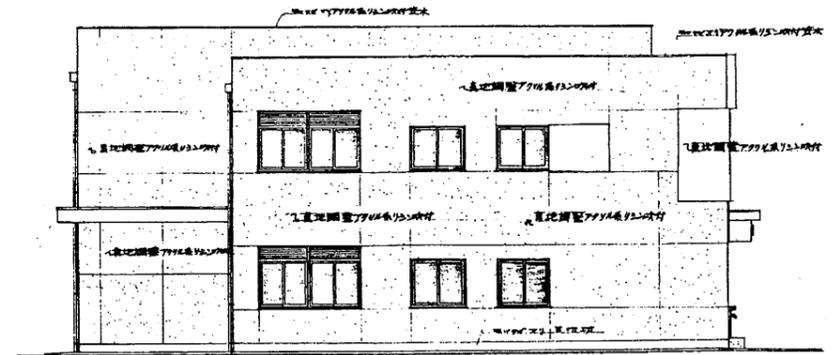


北側立面図 S 1:200

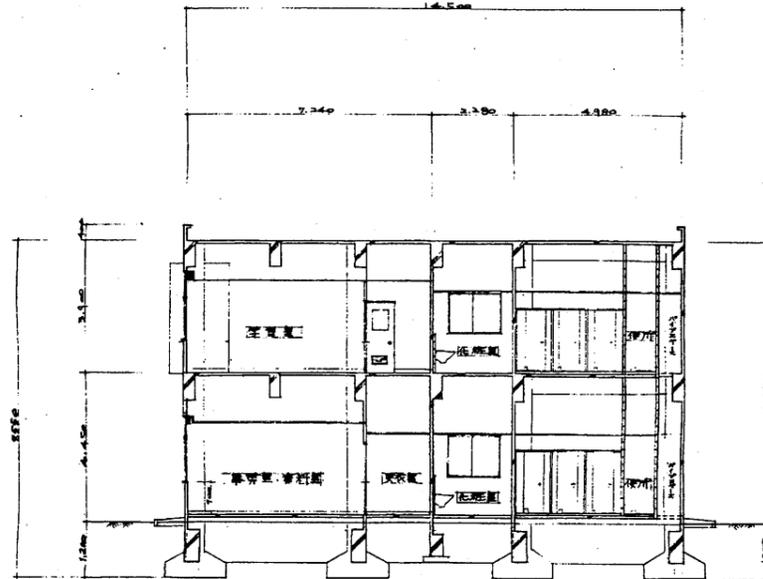

Y1-Y2通り断面図 S 1:200

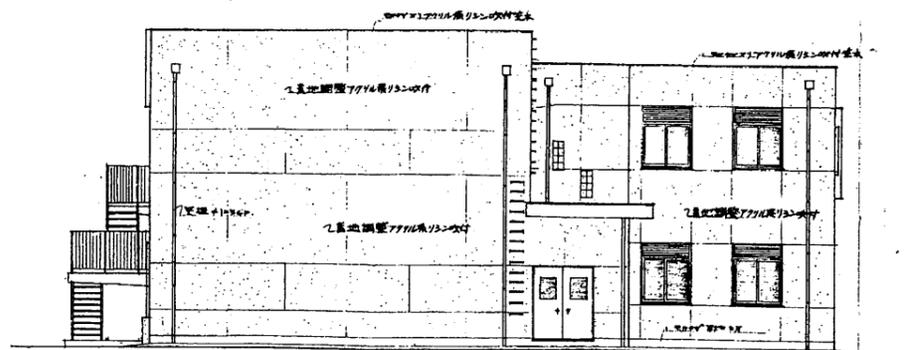


東側立面図 S 1:200

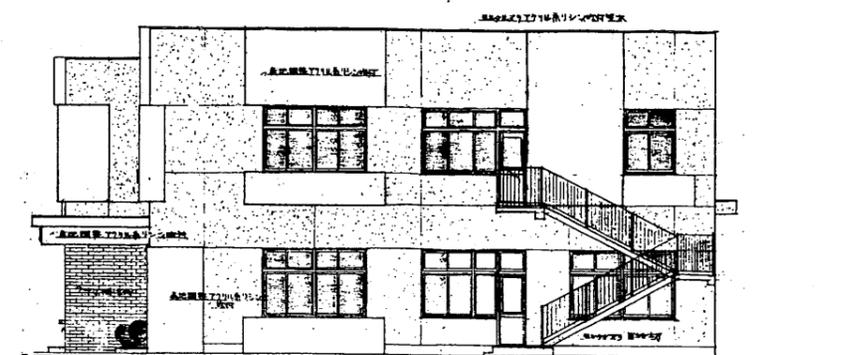


児童図書館

横須賀市
財務部 FM推進課


工事名	中央図書館ほか9か所 建築基準法第12条定期点検業務委託		設計者資格 氏名	級建築士登録第 号			課長	主査等	担当者
図面名称	立面図・断面図	図番	縮尺	S 1:200	作図	平成 年 月 日			

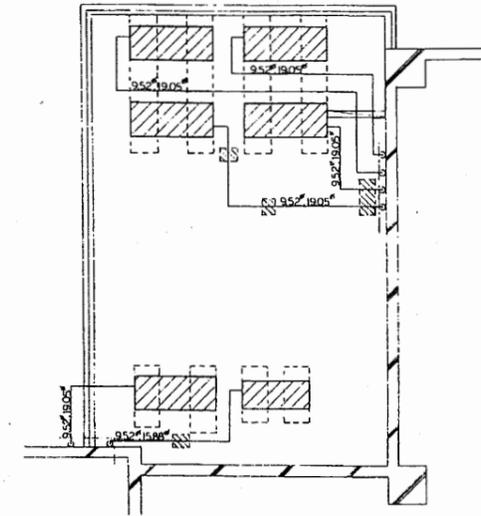

R階部分平面図 S1:80

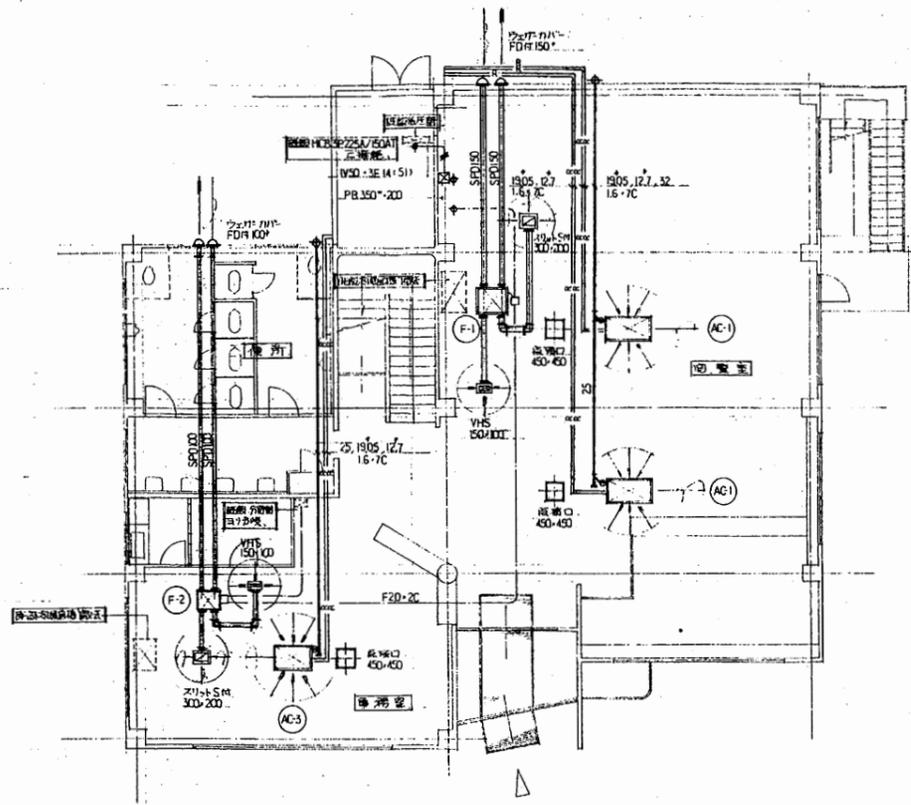

1階平面図 S1:200

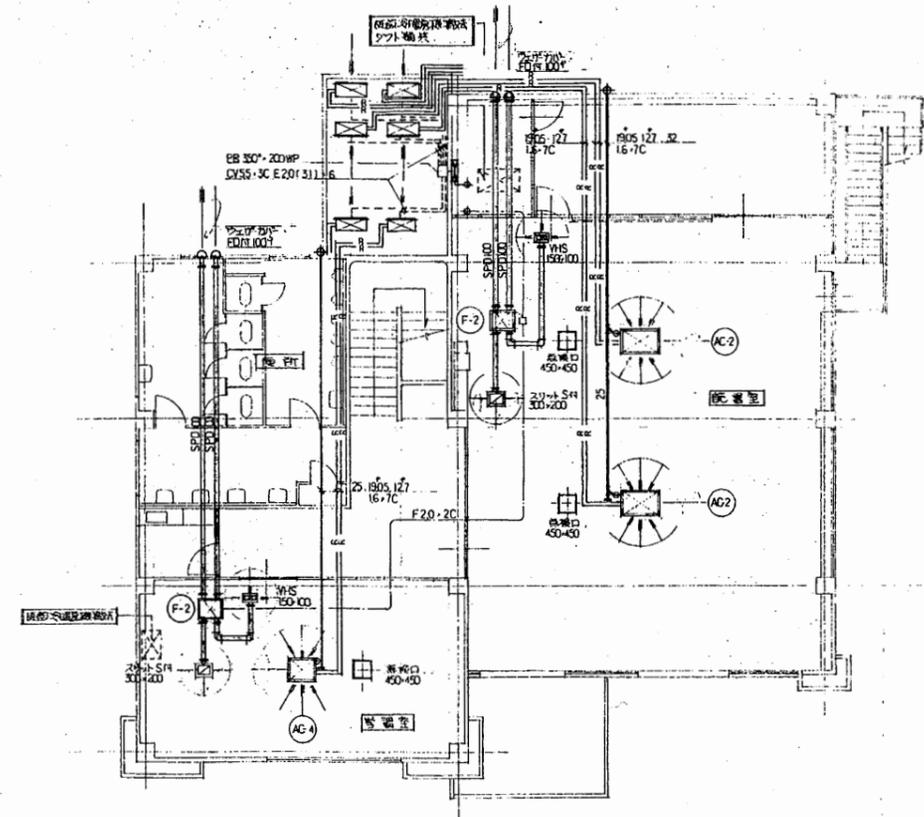


2階平面図 S1:200

児童図書館

工事名	中央図書館ほか9か所 建築基準法第12条定期点検業務委託			設計者資格 氏名	級建築士登録第 _____ 号			課長	主査等	担当者	横須賀市 財務部 FM推進課
図面名称	機械設備図	図番	縮尺	作図	平成	年	月	日			

器具番号	器具形式	仕様	使用箇所
A	直付蛍光灯	FL40W×2 20CH 直照型	事務室 資料室 図書室 読書室 待読室
B	全工	FL40W×1 20CH 直照型	事務室 化粧室 図書室 読書室 待読室
C	全工	FL20W×2 100H 直照型	事務室 図書室 待読室
D	埋込蛍光灯	FL30W×1 100L 乳白カバー付	廊下
E	全工	FL20W×1 100L 乳白カバー付	玄関
F	ブラケット蛍光灯	FL40W×1 100H ブラケットカバー付 非常用電源対応型	階段 読書室
G	全工	FL20W×1 100L 乳白ブラケットカバー付	建物外壁
H	全工	FL20W×1 100L 乳白ブラケットカバー付 ステンレス色	建物外壁
I	直付白熱灯	60W E-10E-10引	物入
J	埋込白熱灯	60W 150φ E-10E-10引	ホール
K	全工	10W 非常用電源対応型	ホール
L	水銀灯	HF30W 全光束500lm 灯罩型乳白カバー付 非常用電源対応型 500φ	外灯

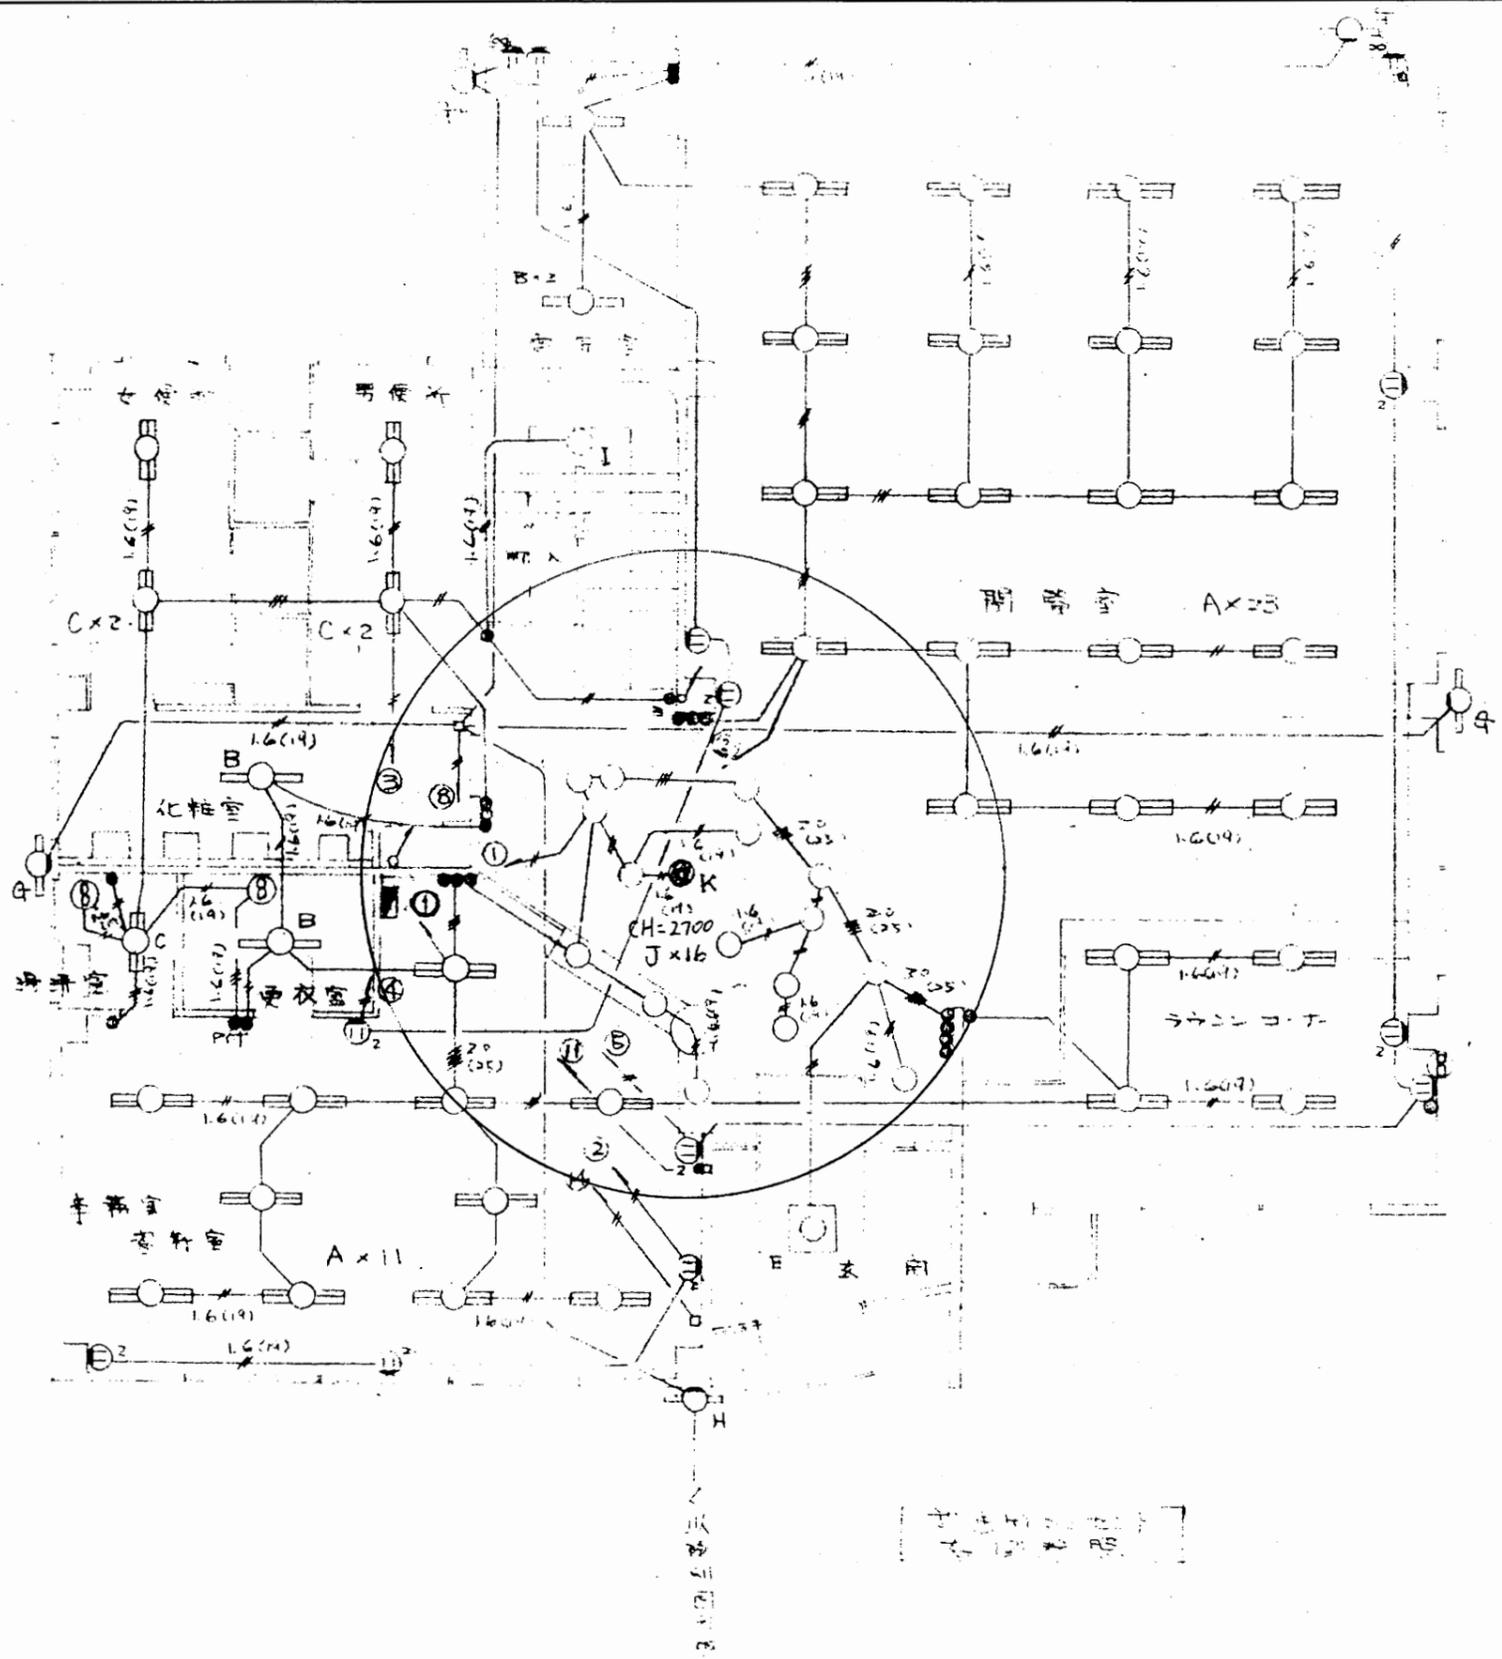


(注) 特記なし配線は2.0φ(19)

電灯配線図 | 階配図 | 1:100

児童図書館

工事名	中央図書館ほか9か所 建築基準法第12条定期点検業務委託		設計者資格 氏名	級建築士登録第 号		課長	主査等	担当者	横須賀市 財務部 FM推進課
図面名称	図番	縮尺	作図	平成	年 月 日				

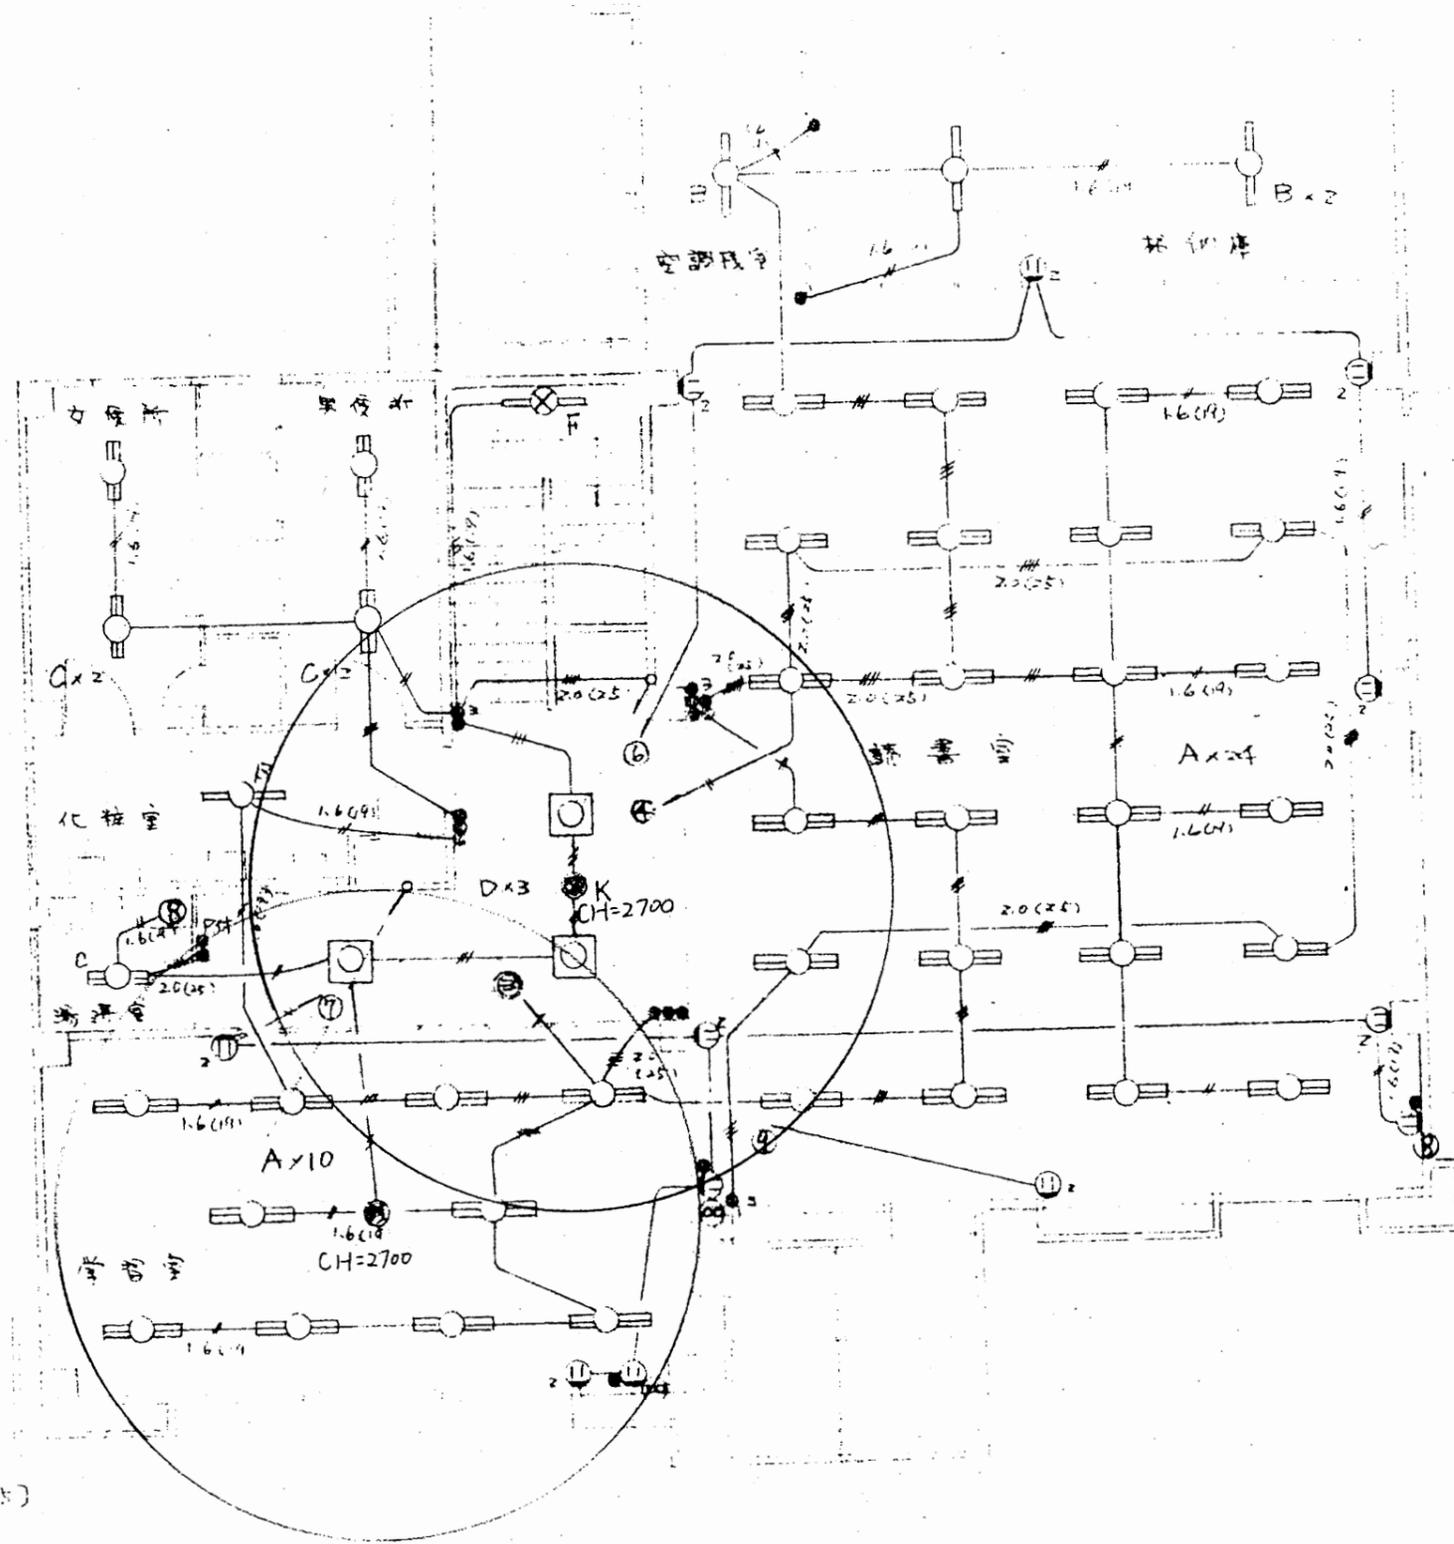

配線は2.0mm(19)

(2.0x2.0)x5

2.0x4(25)

電灯=天井=照明器具 1:100

児童図書館


工事名	中央図書館ほか9か所 建築基準法第12条定期点検業務委託		設計者資格 氏名	級建築士登録第 _____ 号		課長	主査等	担当者	横須賀市 財務部 FM推進課
図面名称	図番	縮尺	作図	平成	年 月 日				

至：横須賀中央駅

横須賀市文化会館

横須賀市自然・人文博物館
横須賀市深田台9 5 番地


案内図

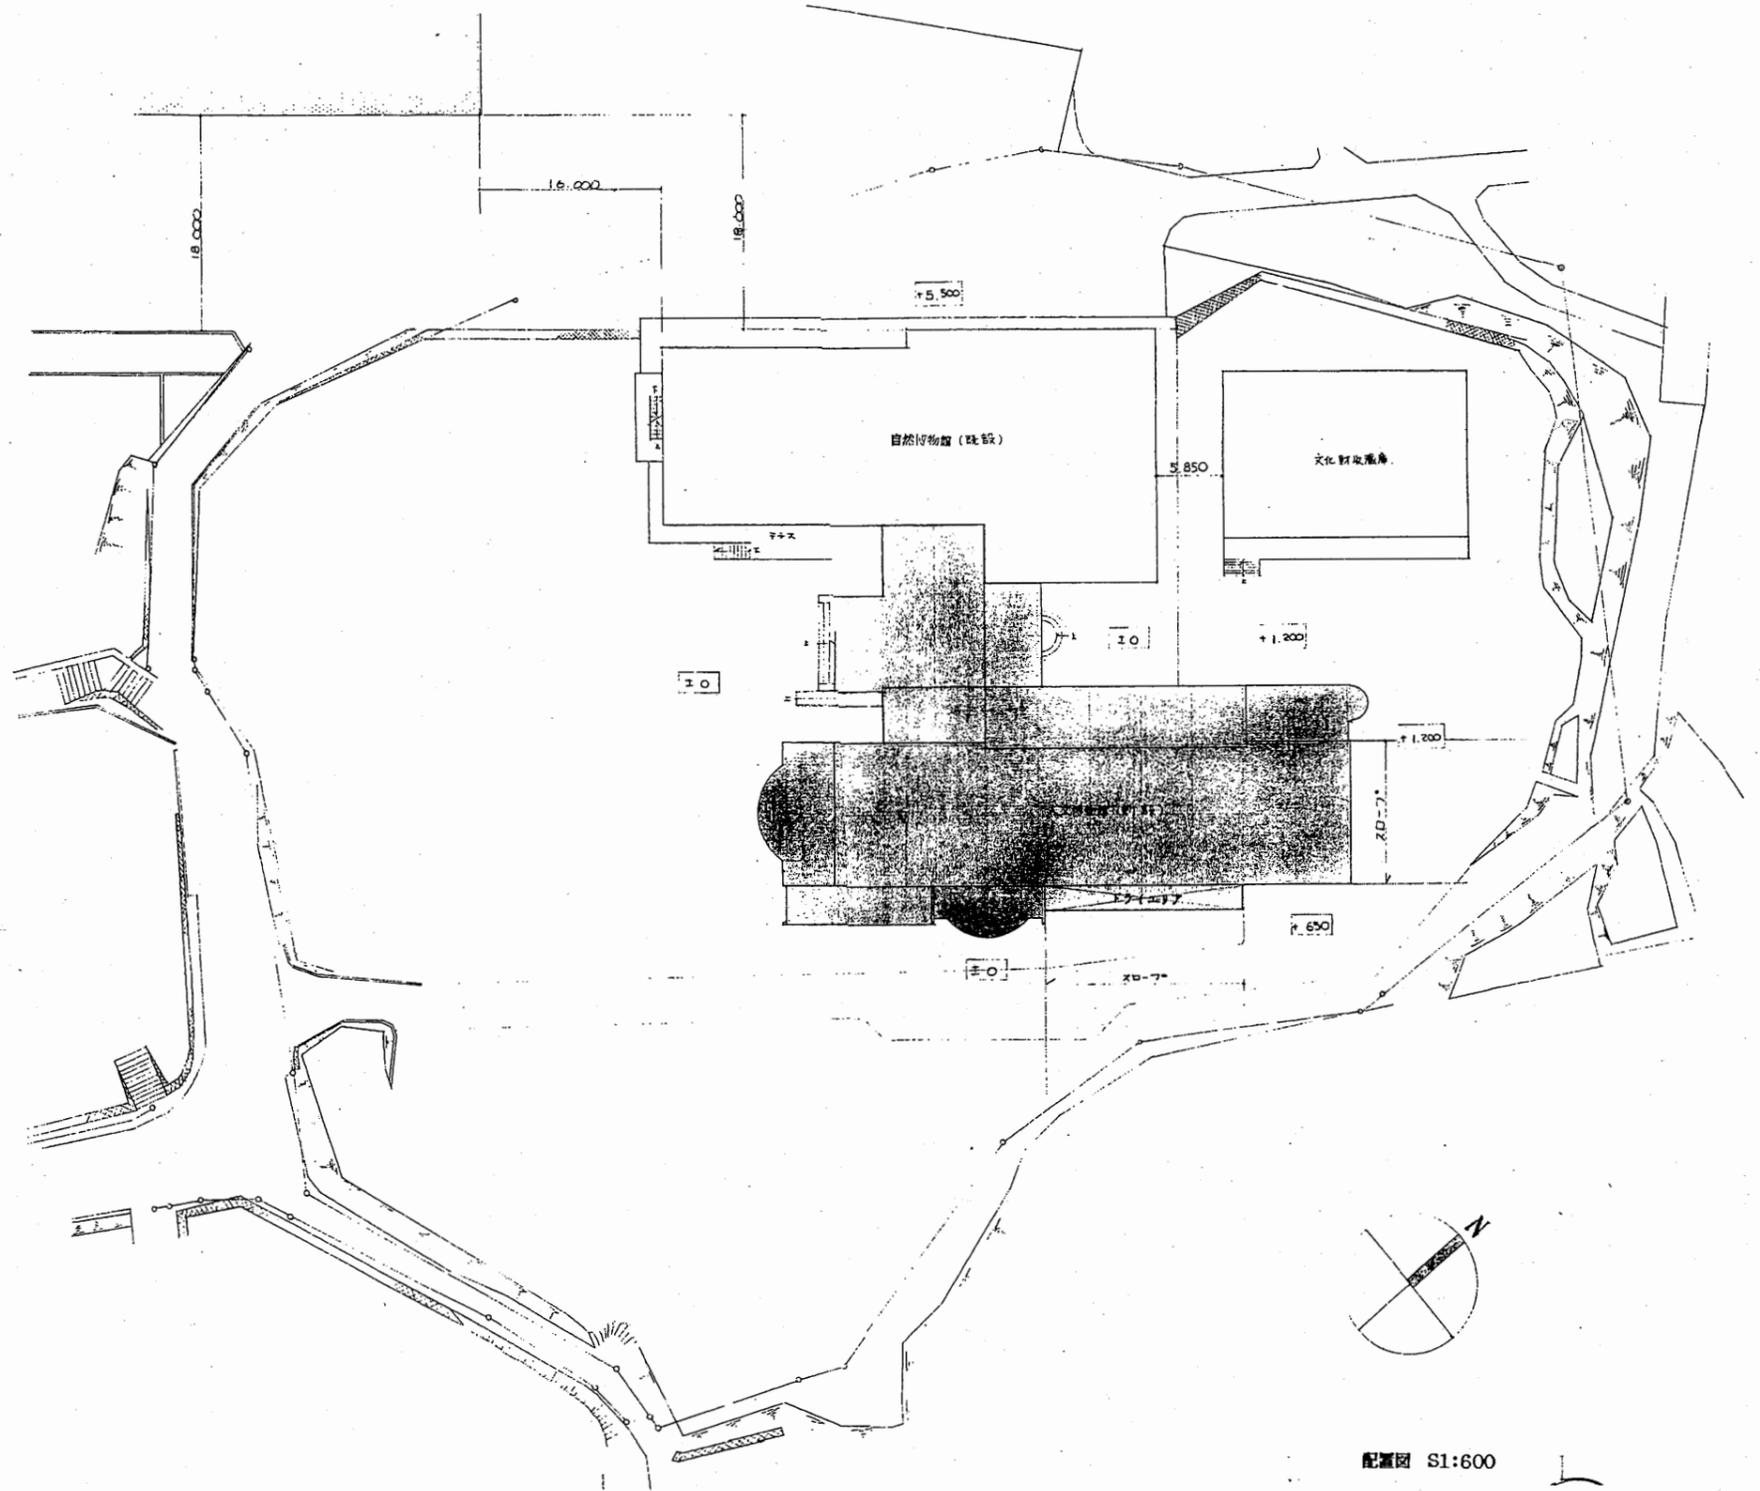


配置図 S1:600

博物館

工事名	中央図書館ほか9か所 建築基準法第12条定期点検業務委託		設計者資格 氏名	級建築士登録第 号		課長	主査等	担当者	横須賀市 財務部 FM推進課
図面名称	図番	縮尺	S 1:600	作図	平成 年 月 日				

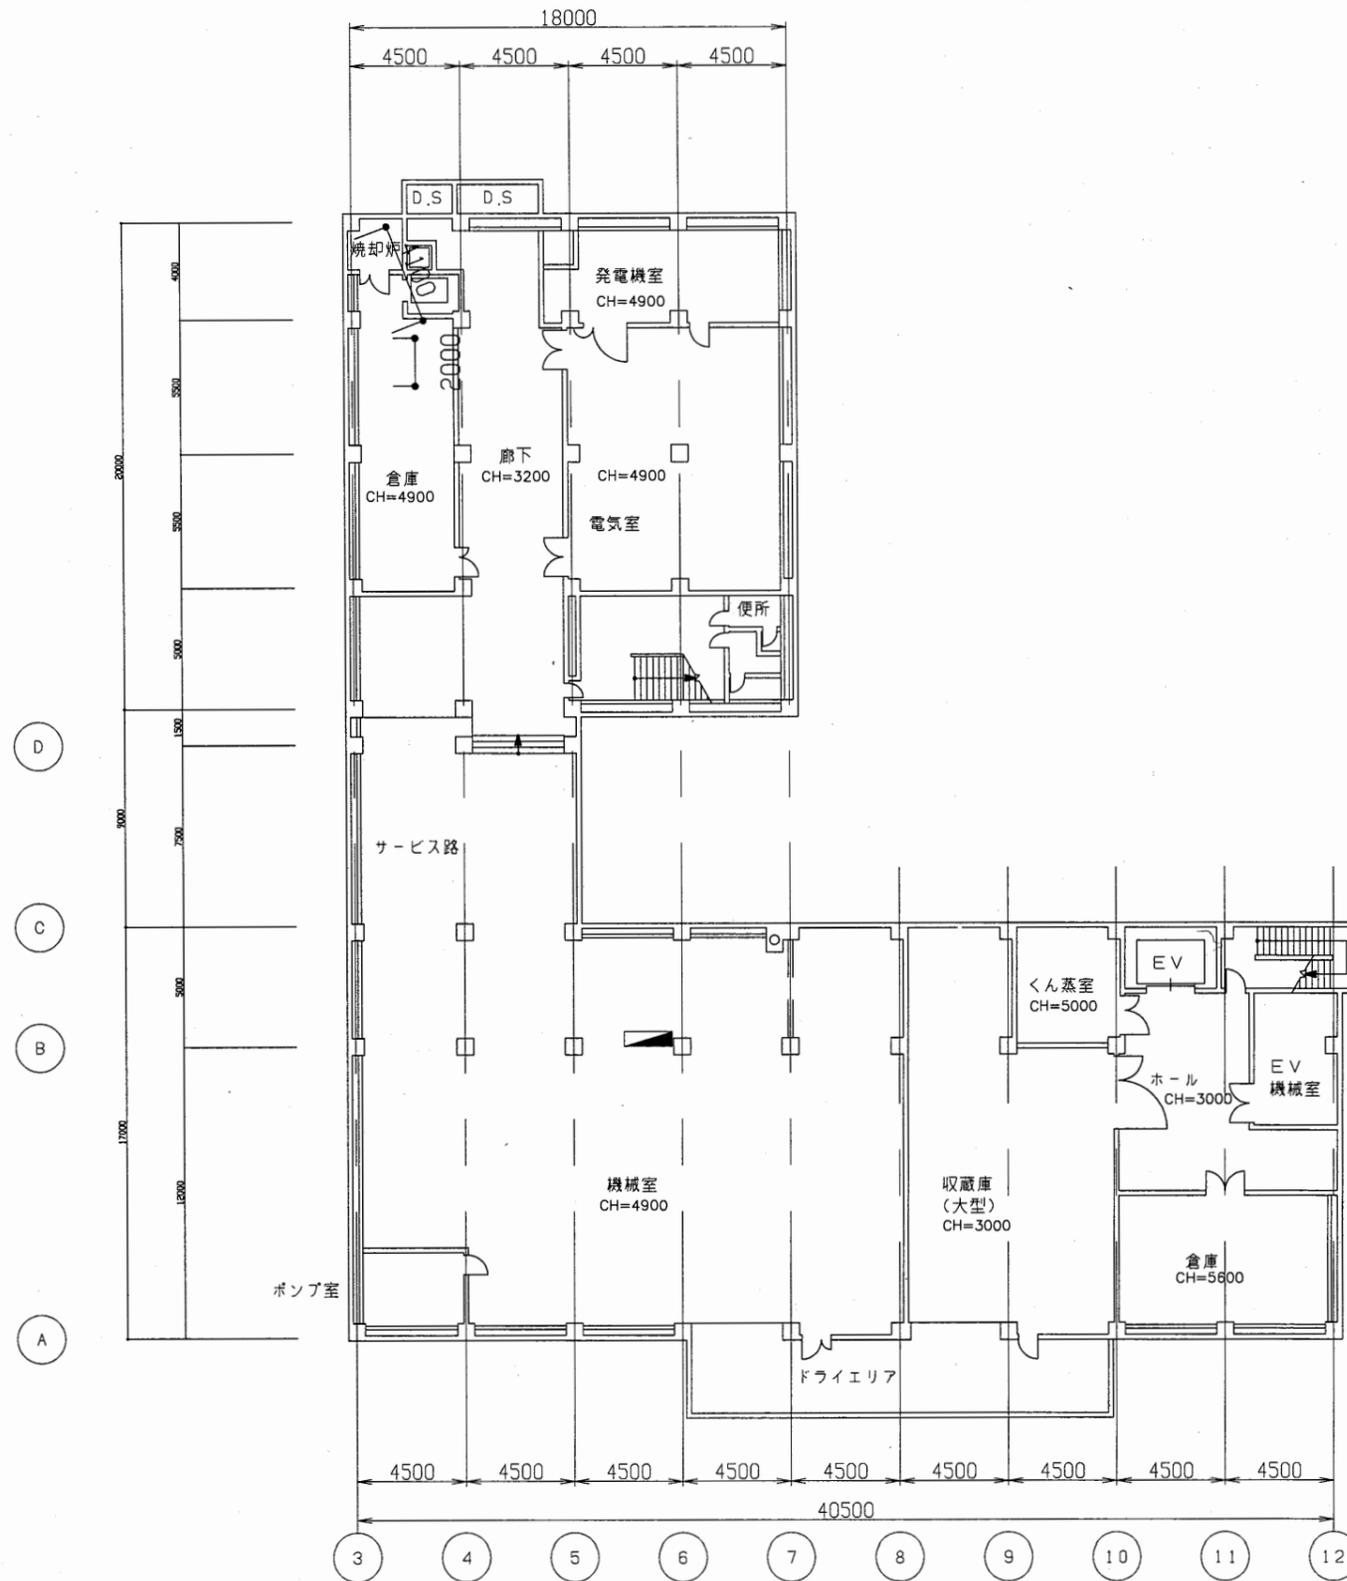


工事名	中央図書館ほか9か所 建築基準法第12条定期点検業務委託			設計者資格 氏名	級建築士登録第 号			課長	主査等	担当者	横須賀市 財務部 FM推進課
図面名称	地下1階平面図	図番	縮尺	1:300	作図	平成 年 月 日					

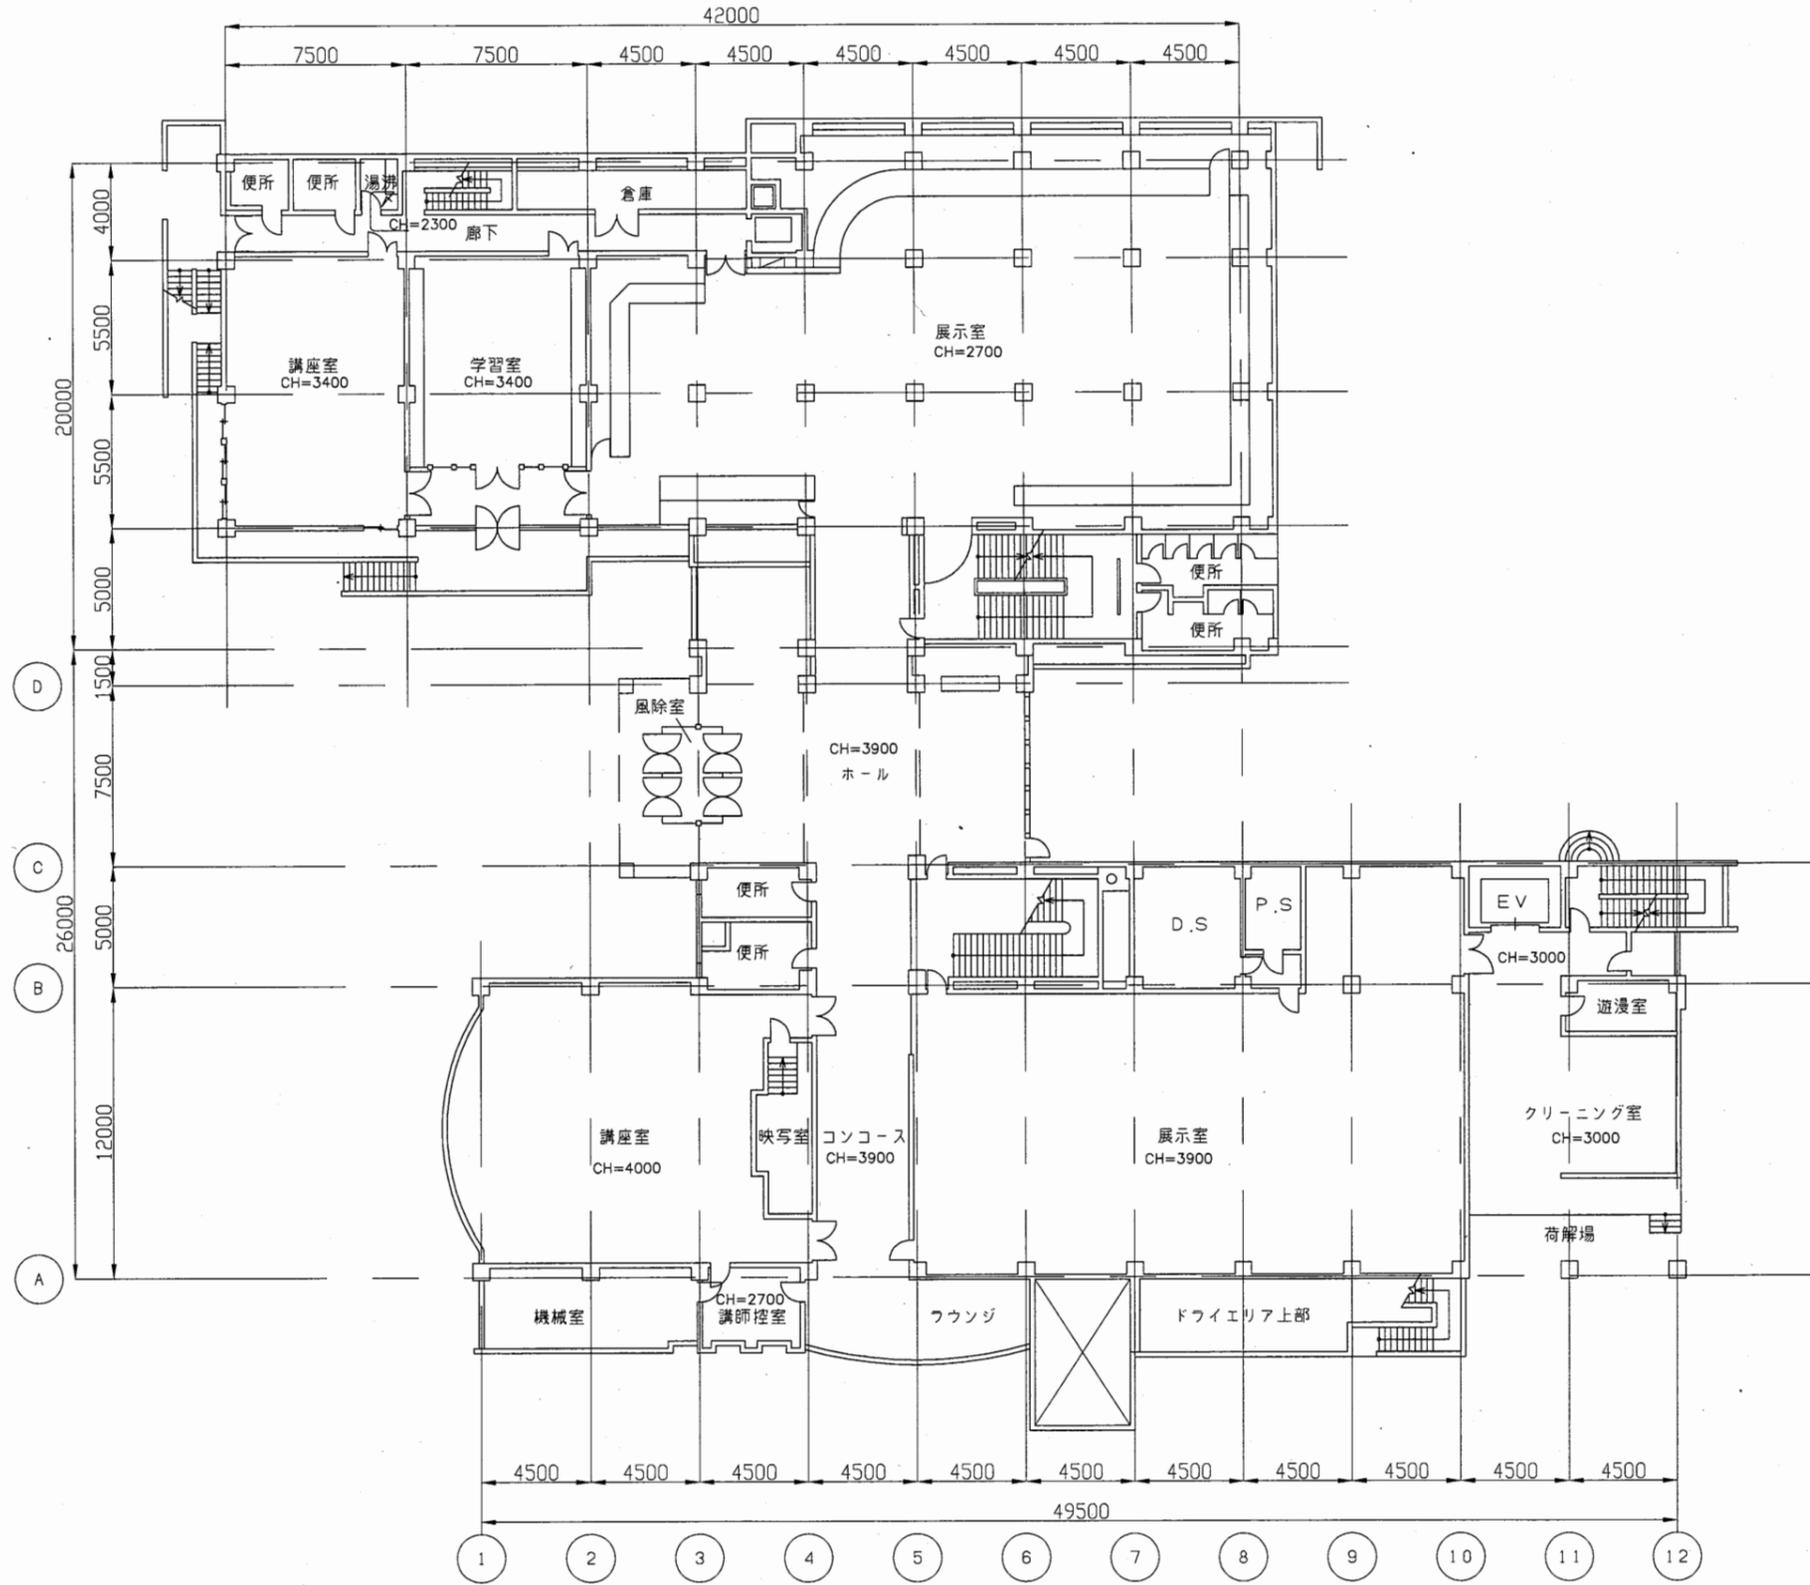


博物館

工事名	中央図書館ほか9か所 建築基準法第12条定期点検業務委託			設計者資格 氏名	級建築士登録第 号			課長	主査等	担当者	横須賀市 財務部 FM推進課
図面名称	1階平面図	図番		縮尺	1:300	作図	平成 年 月 日				

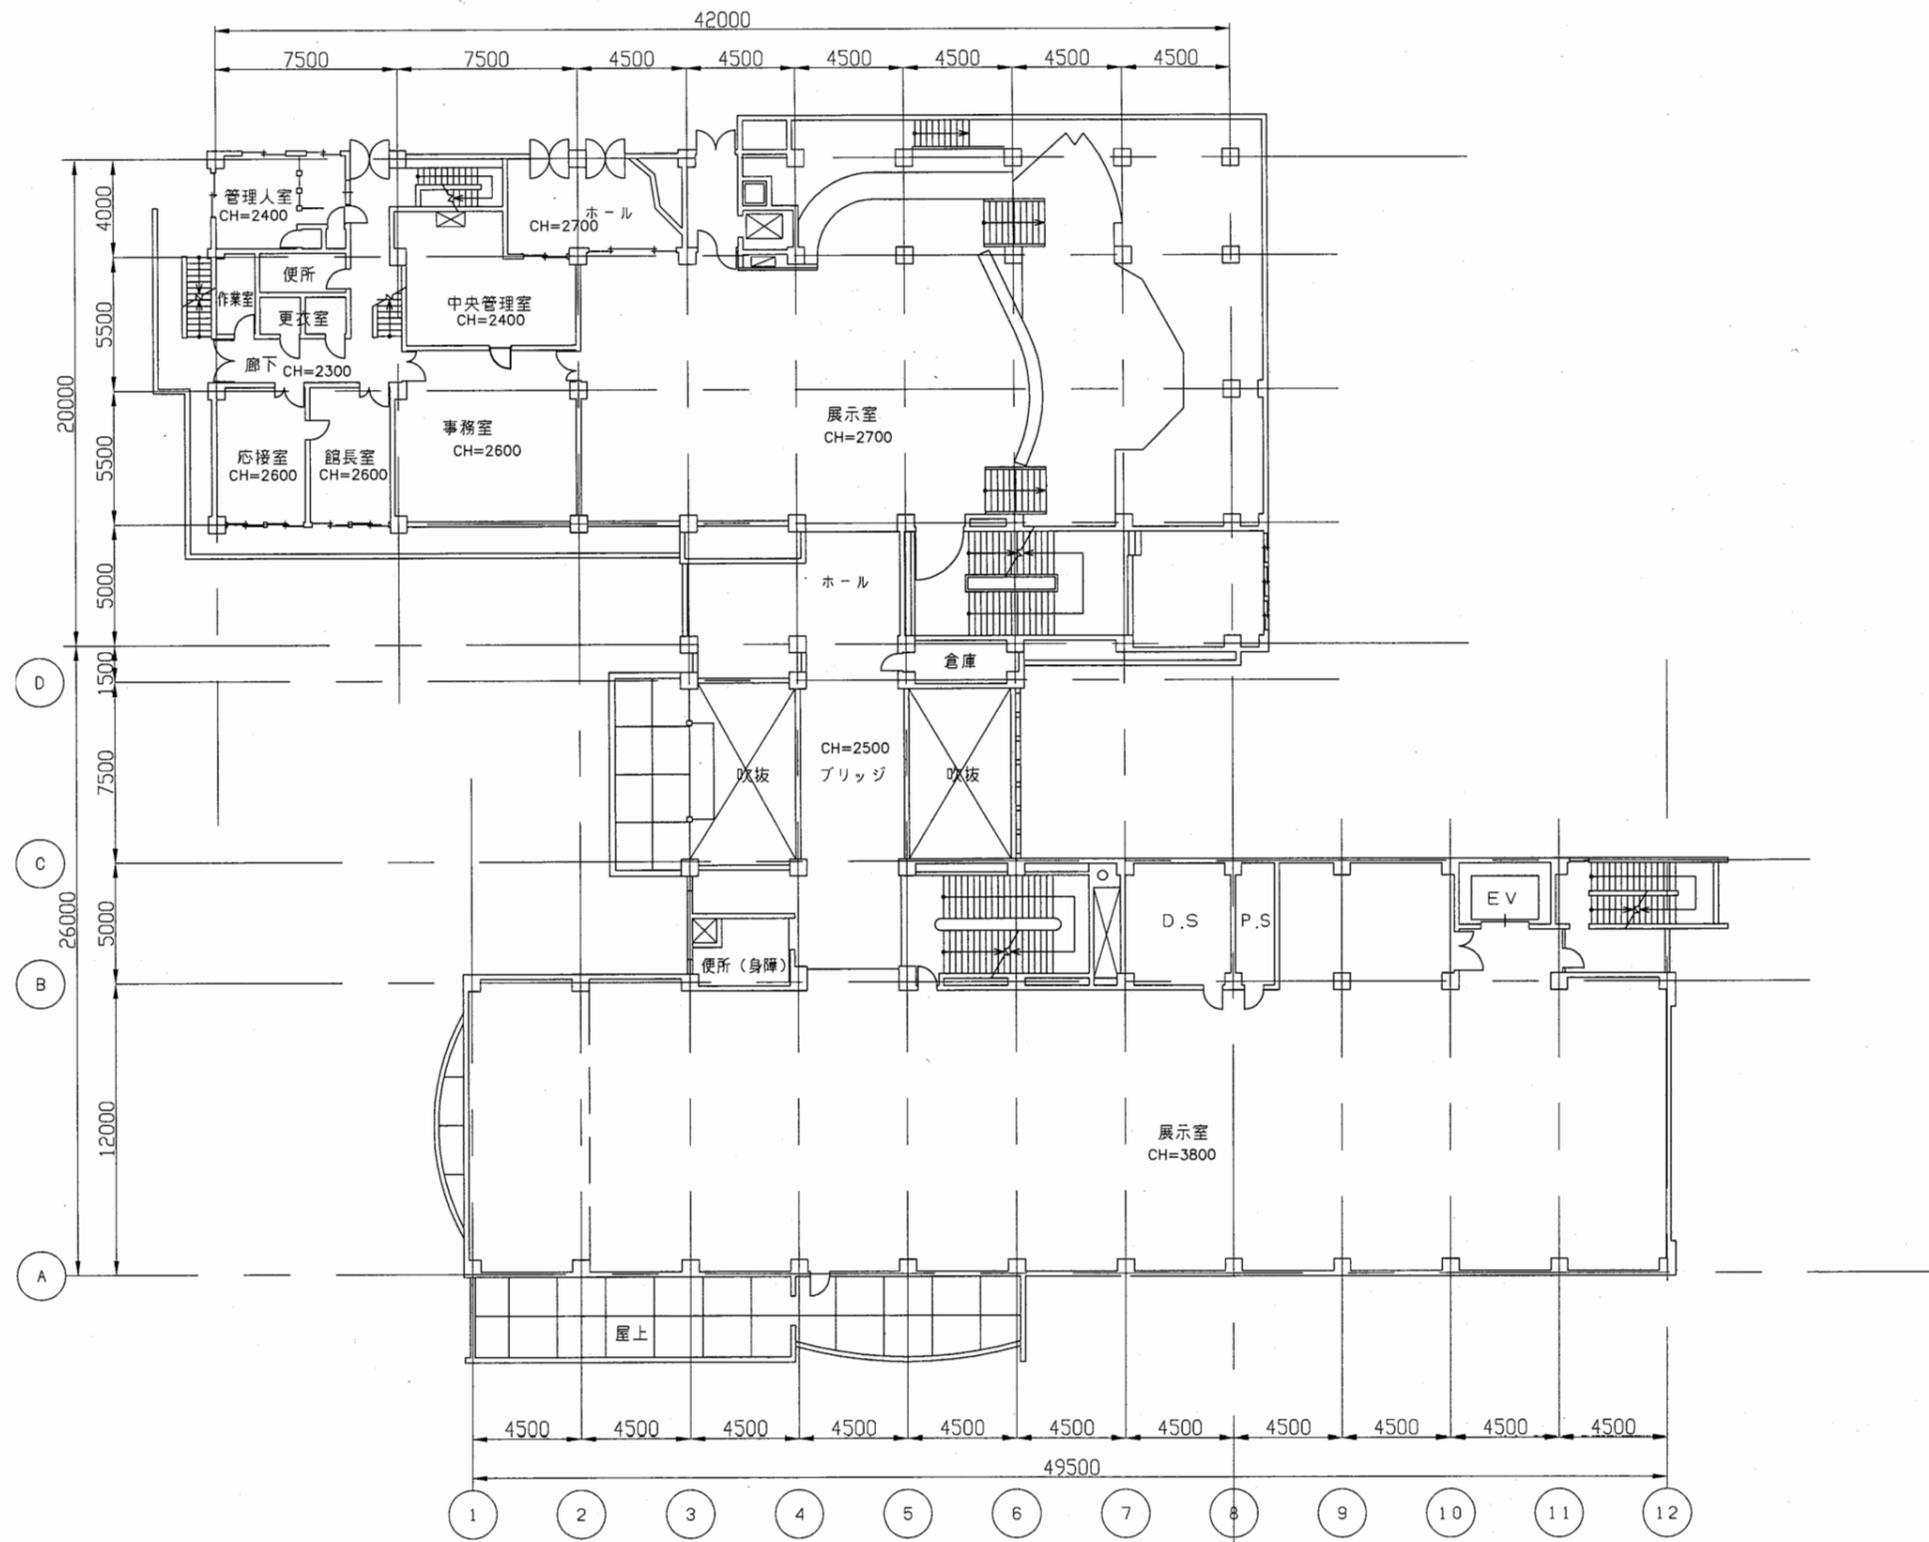


博物館

工事名	中央図書館ほか9か所 建築基準法第12条定期点検業務委託		設計者資格 氏名	級建築士登録第 _____ 号		課長	主査等	担当者	横須賀市 財務部 FM推進課
図面名称	2階平面図	図番	縮尺	1:300	作図	平成 年 月 日			

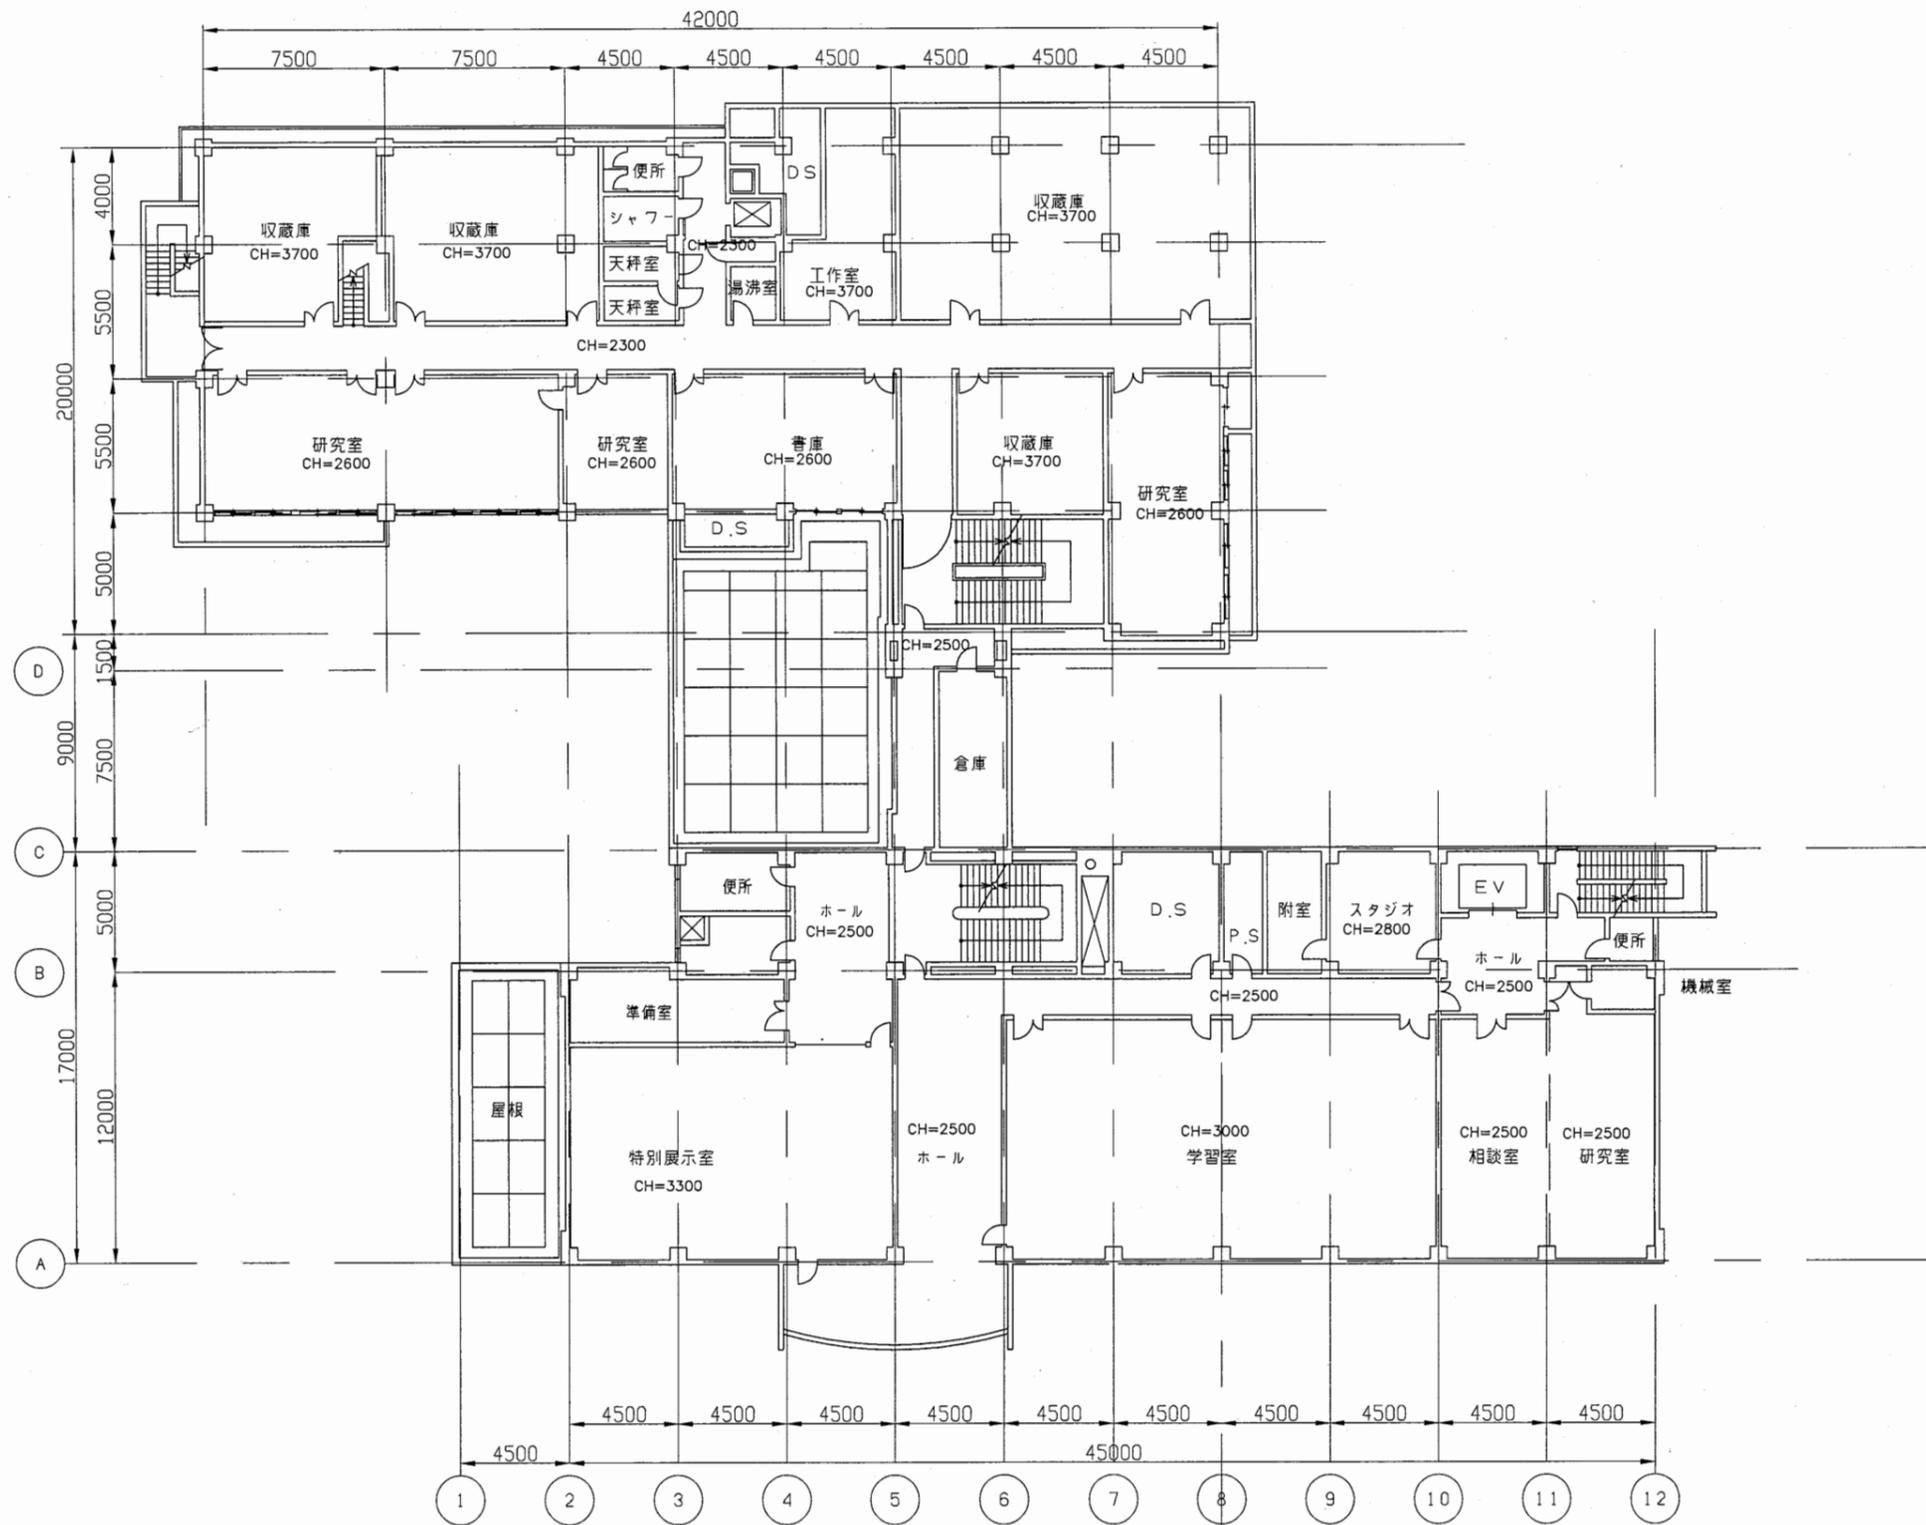


博物館

工事名	中央図書館ほか9か所 建築基準法第12条定期点検業務委託		設計者資格 氏名	級建築士登録第 号			課長	主査等	担当者	横須賀市 財務部 FM推進課
図面名称	3階平面図	図番	縮尺	1:300	作図	平成 年 月 日				

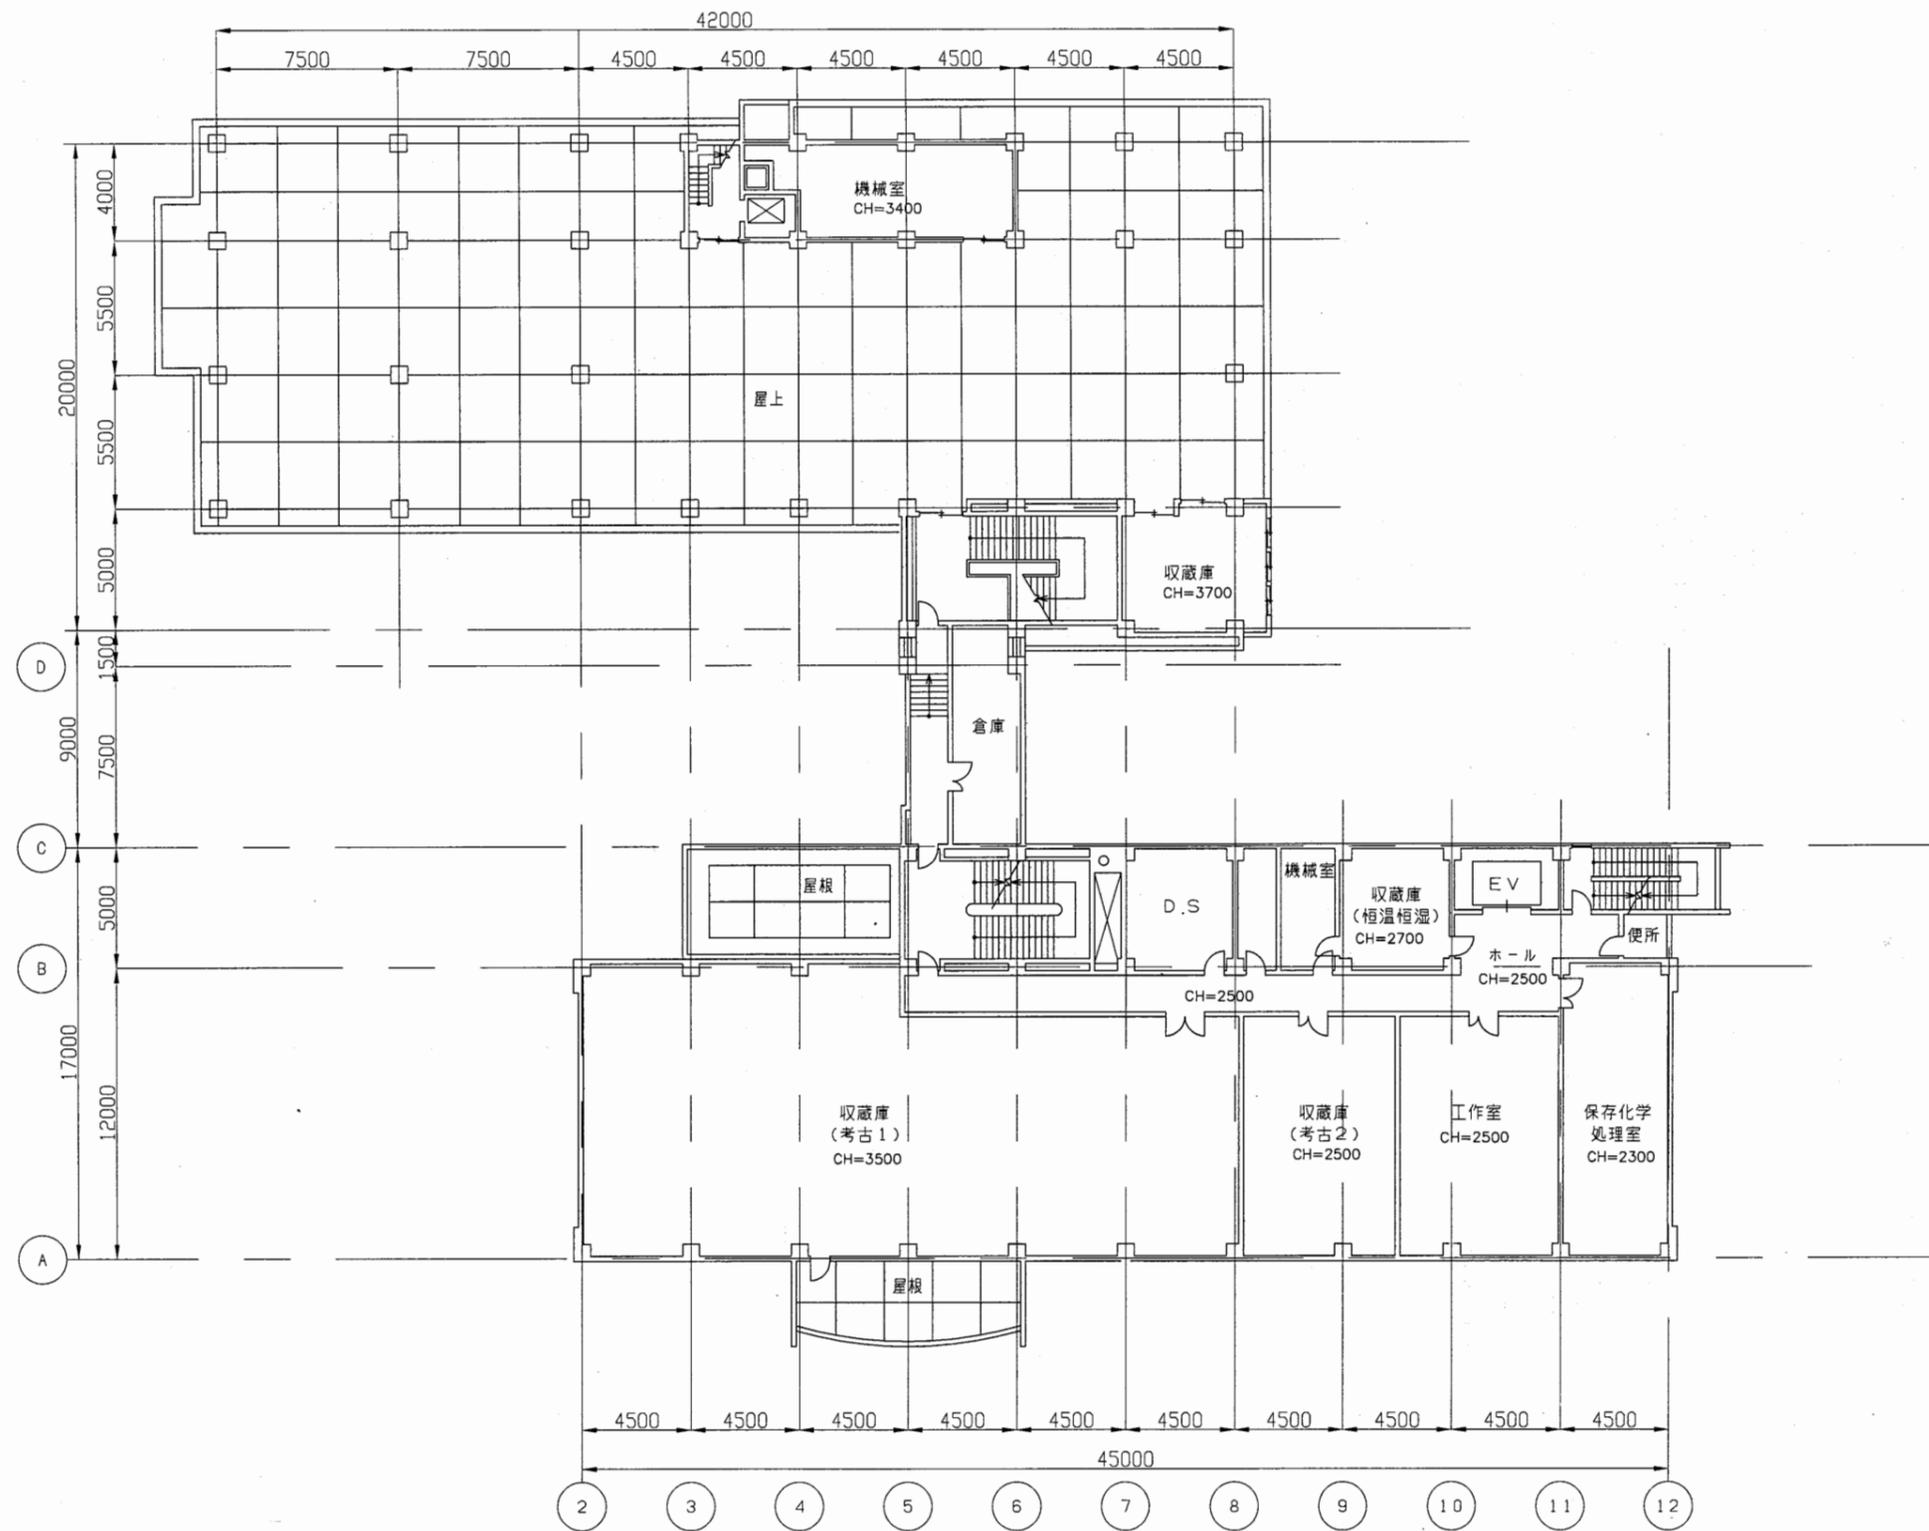


博物館

工事名	中央図書館ほか9か所 建築基準法第12条定期点検業務委託		設計者資格 氏名	級建築士登録第 号			課長	主査等	担当者	横須賀市 財務部 FM推進課
図面名称	4階平面図	図番	縮尺	1:300	作図	平成 年 月 日				

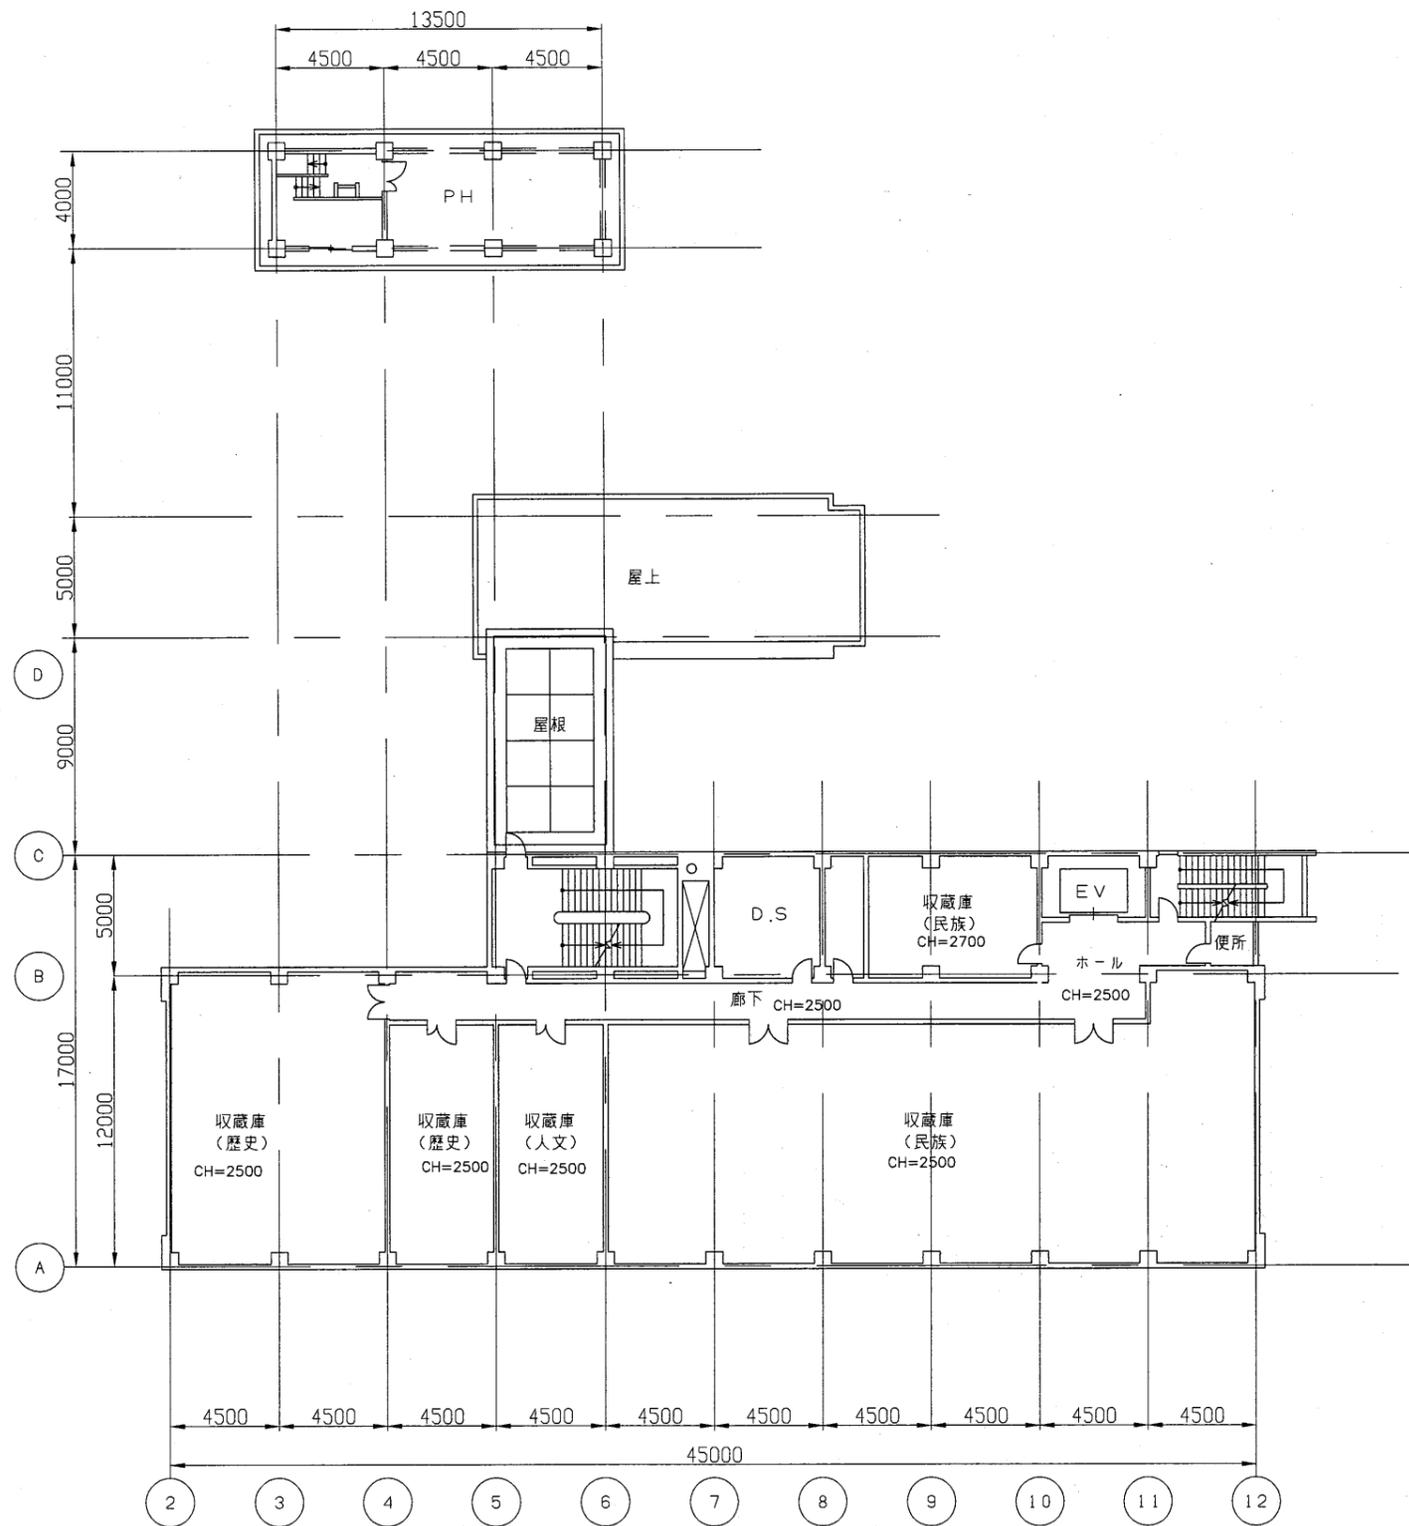


博物館

工事名	中央図書館ほか9か所 建築基準法第12条定期点検業務委託			設計者資格氏名	級建築士登録第 号			課長	主査等	担当者	横須賀市 財務部 FM推進課
図面名称	5階平面図	図番	縮尺	1:300	作図	平成 年 月 日					

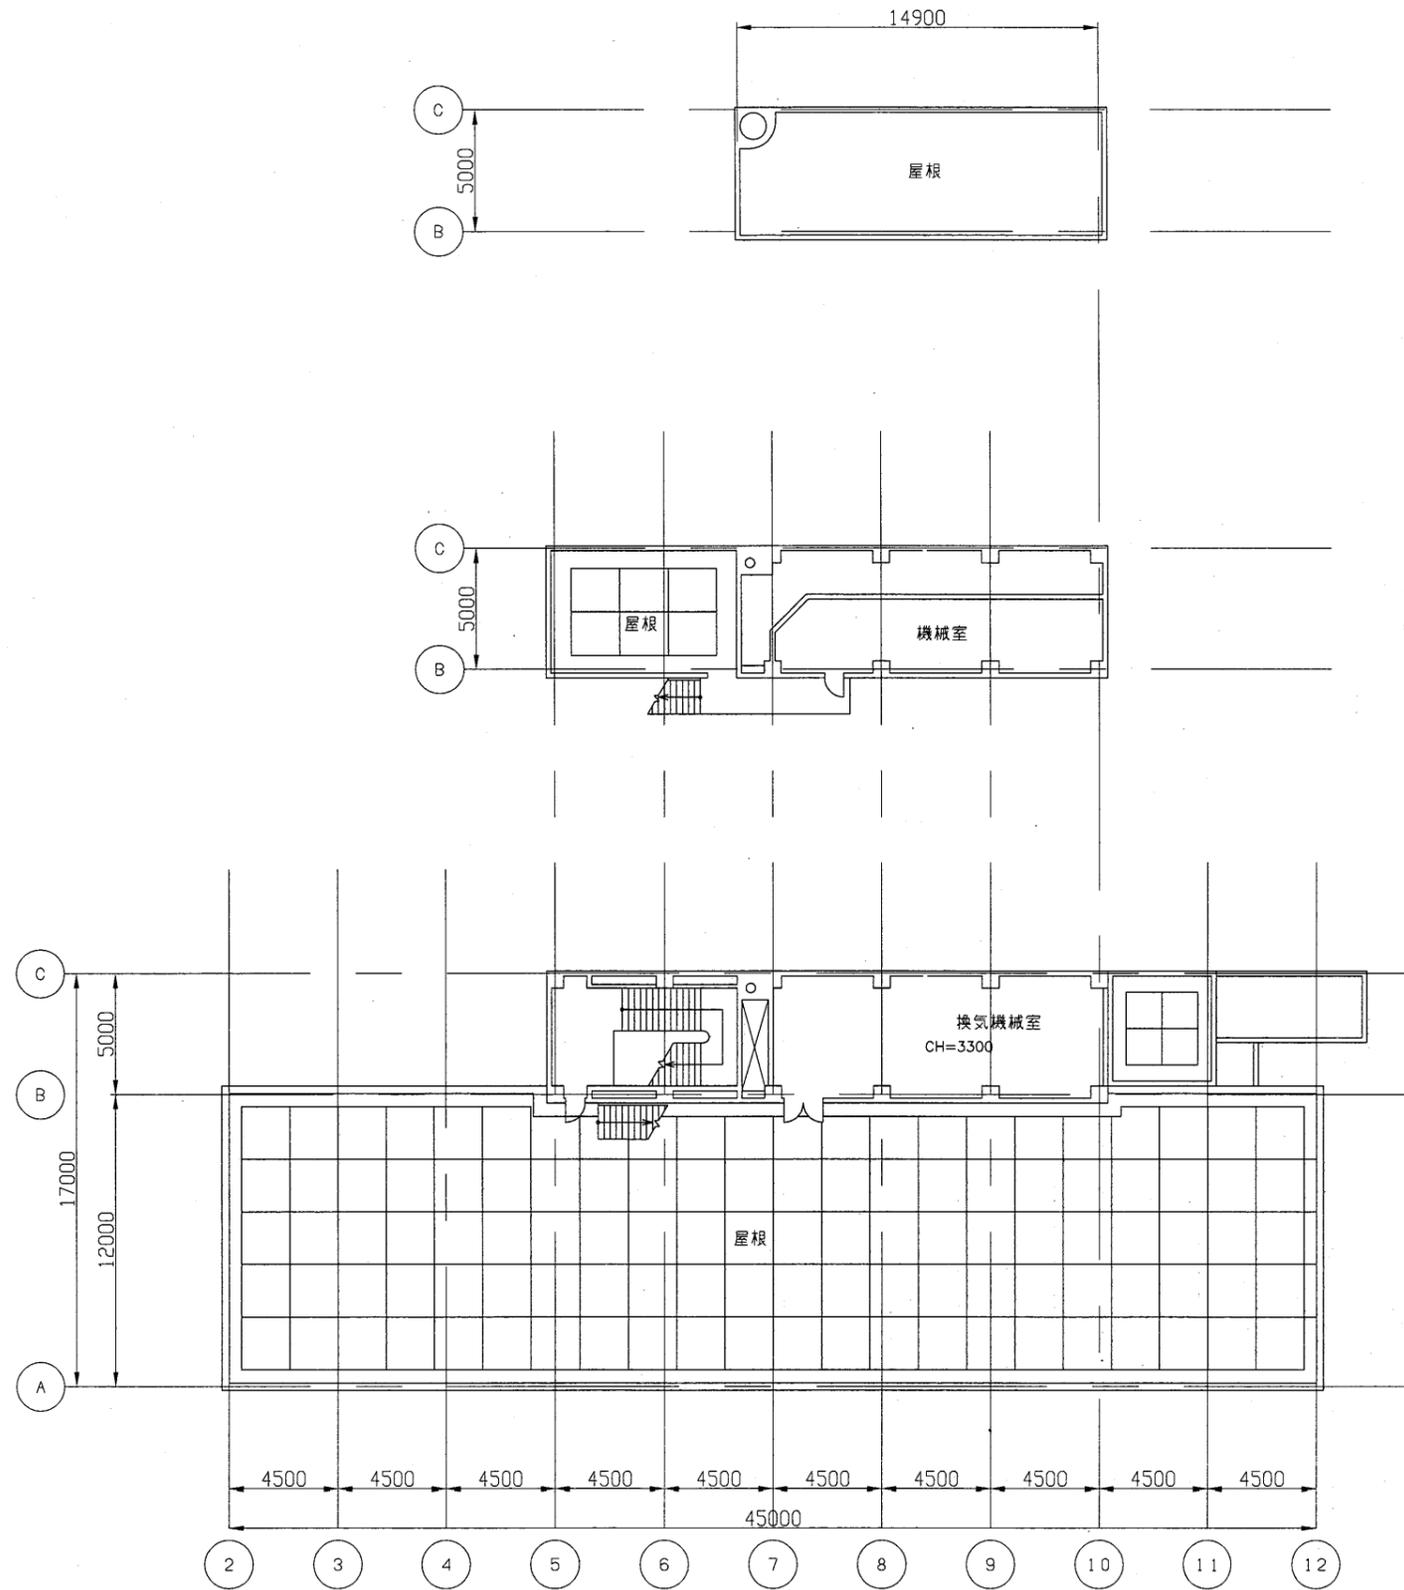

博物館


工事名	中央図書館ほか9か所 建築基準法第12条定期点検業務委託		設計者資格 氏名	級建築士登録第 _____ 号			課長	主査等	担当者	横須賀市 財務部 FM推進課
図面名称	R階平面図	図番	縮尺	1:300	作図	平成 年 月 日				

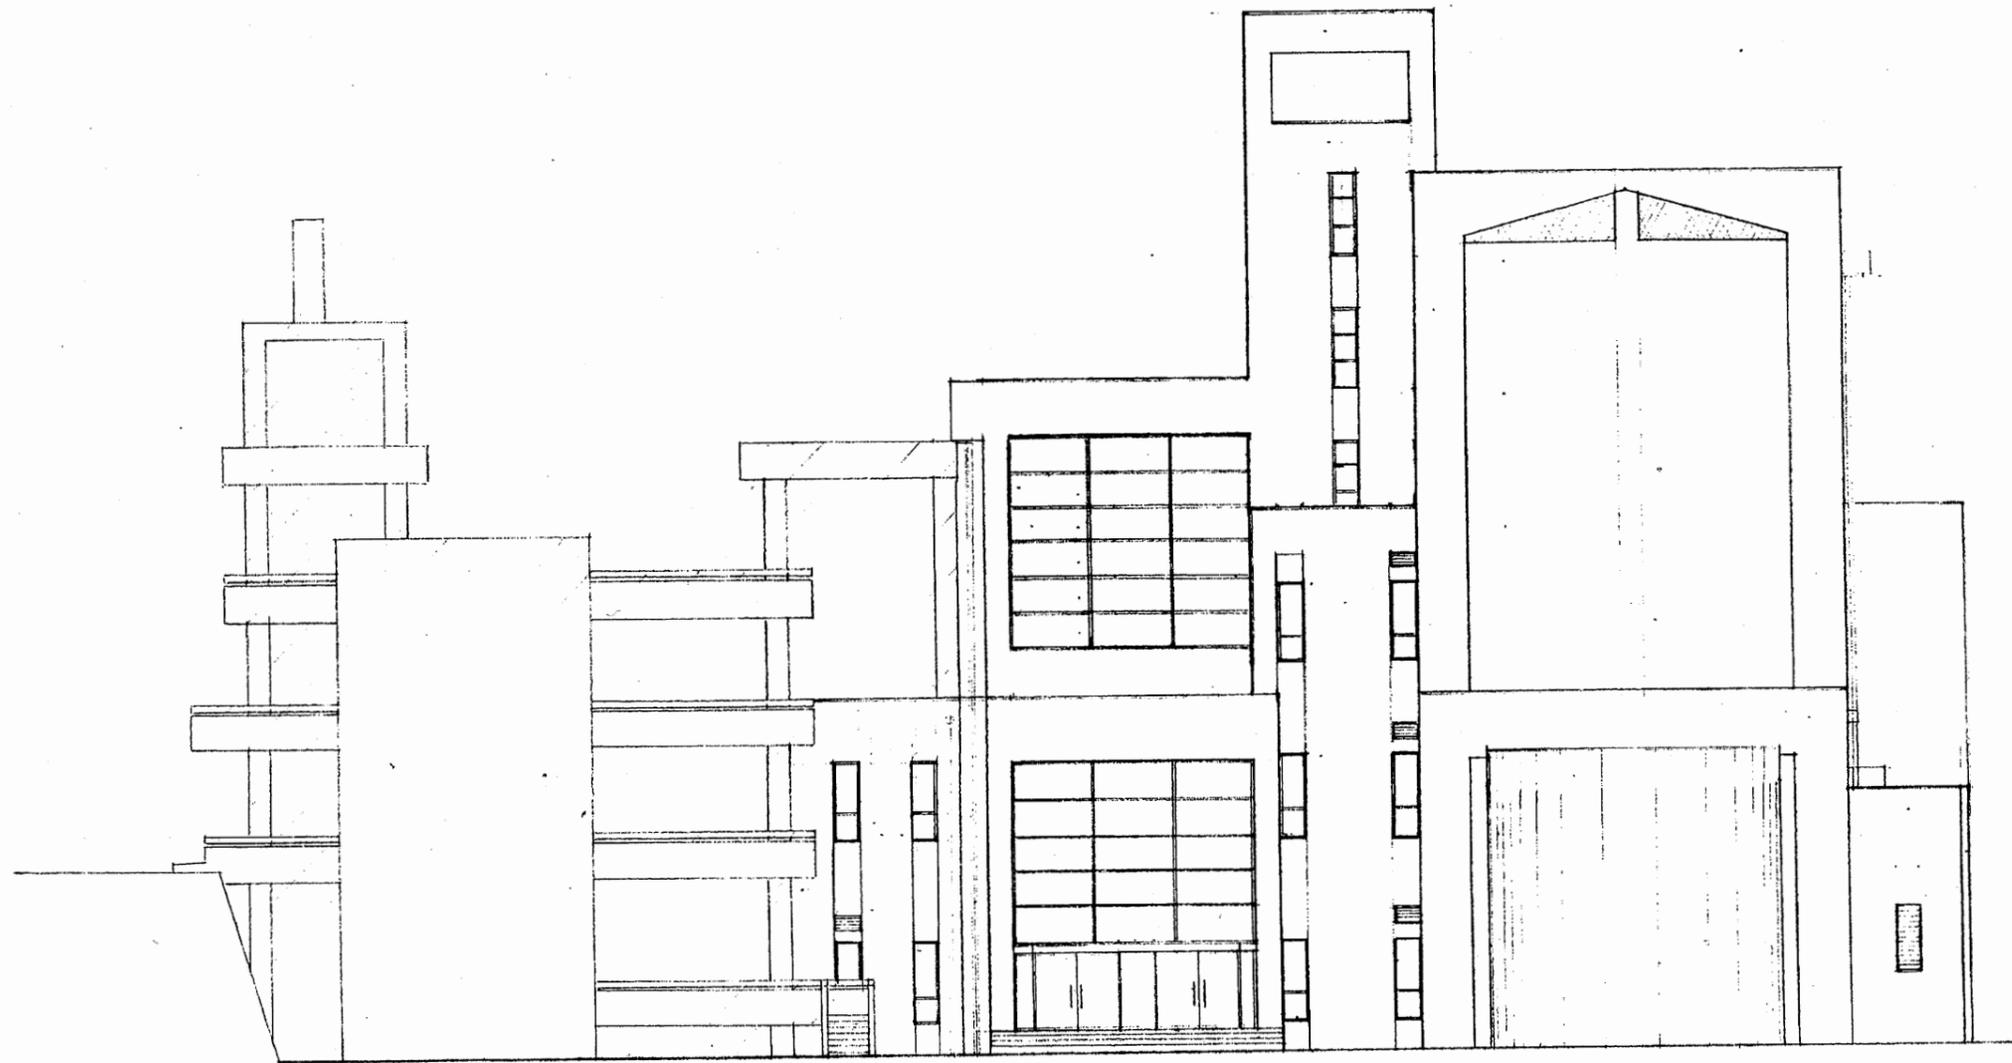

東立面図 S 1:200

博物館


工事名	中央図書館ほか9か所 建築基準法第12条定期点検業務委託			設計者資格 氏名	級建築士登録第 号			課長	主査等	担当者	横須賀市 財務部 FM推進課
図面名称	立面図	図番		縮尺	作図	平成	年	月	日		

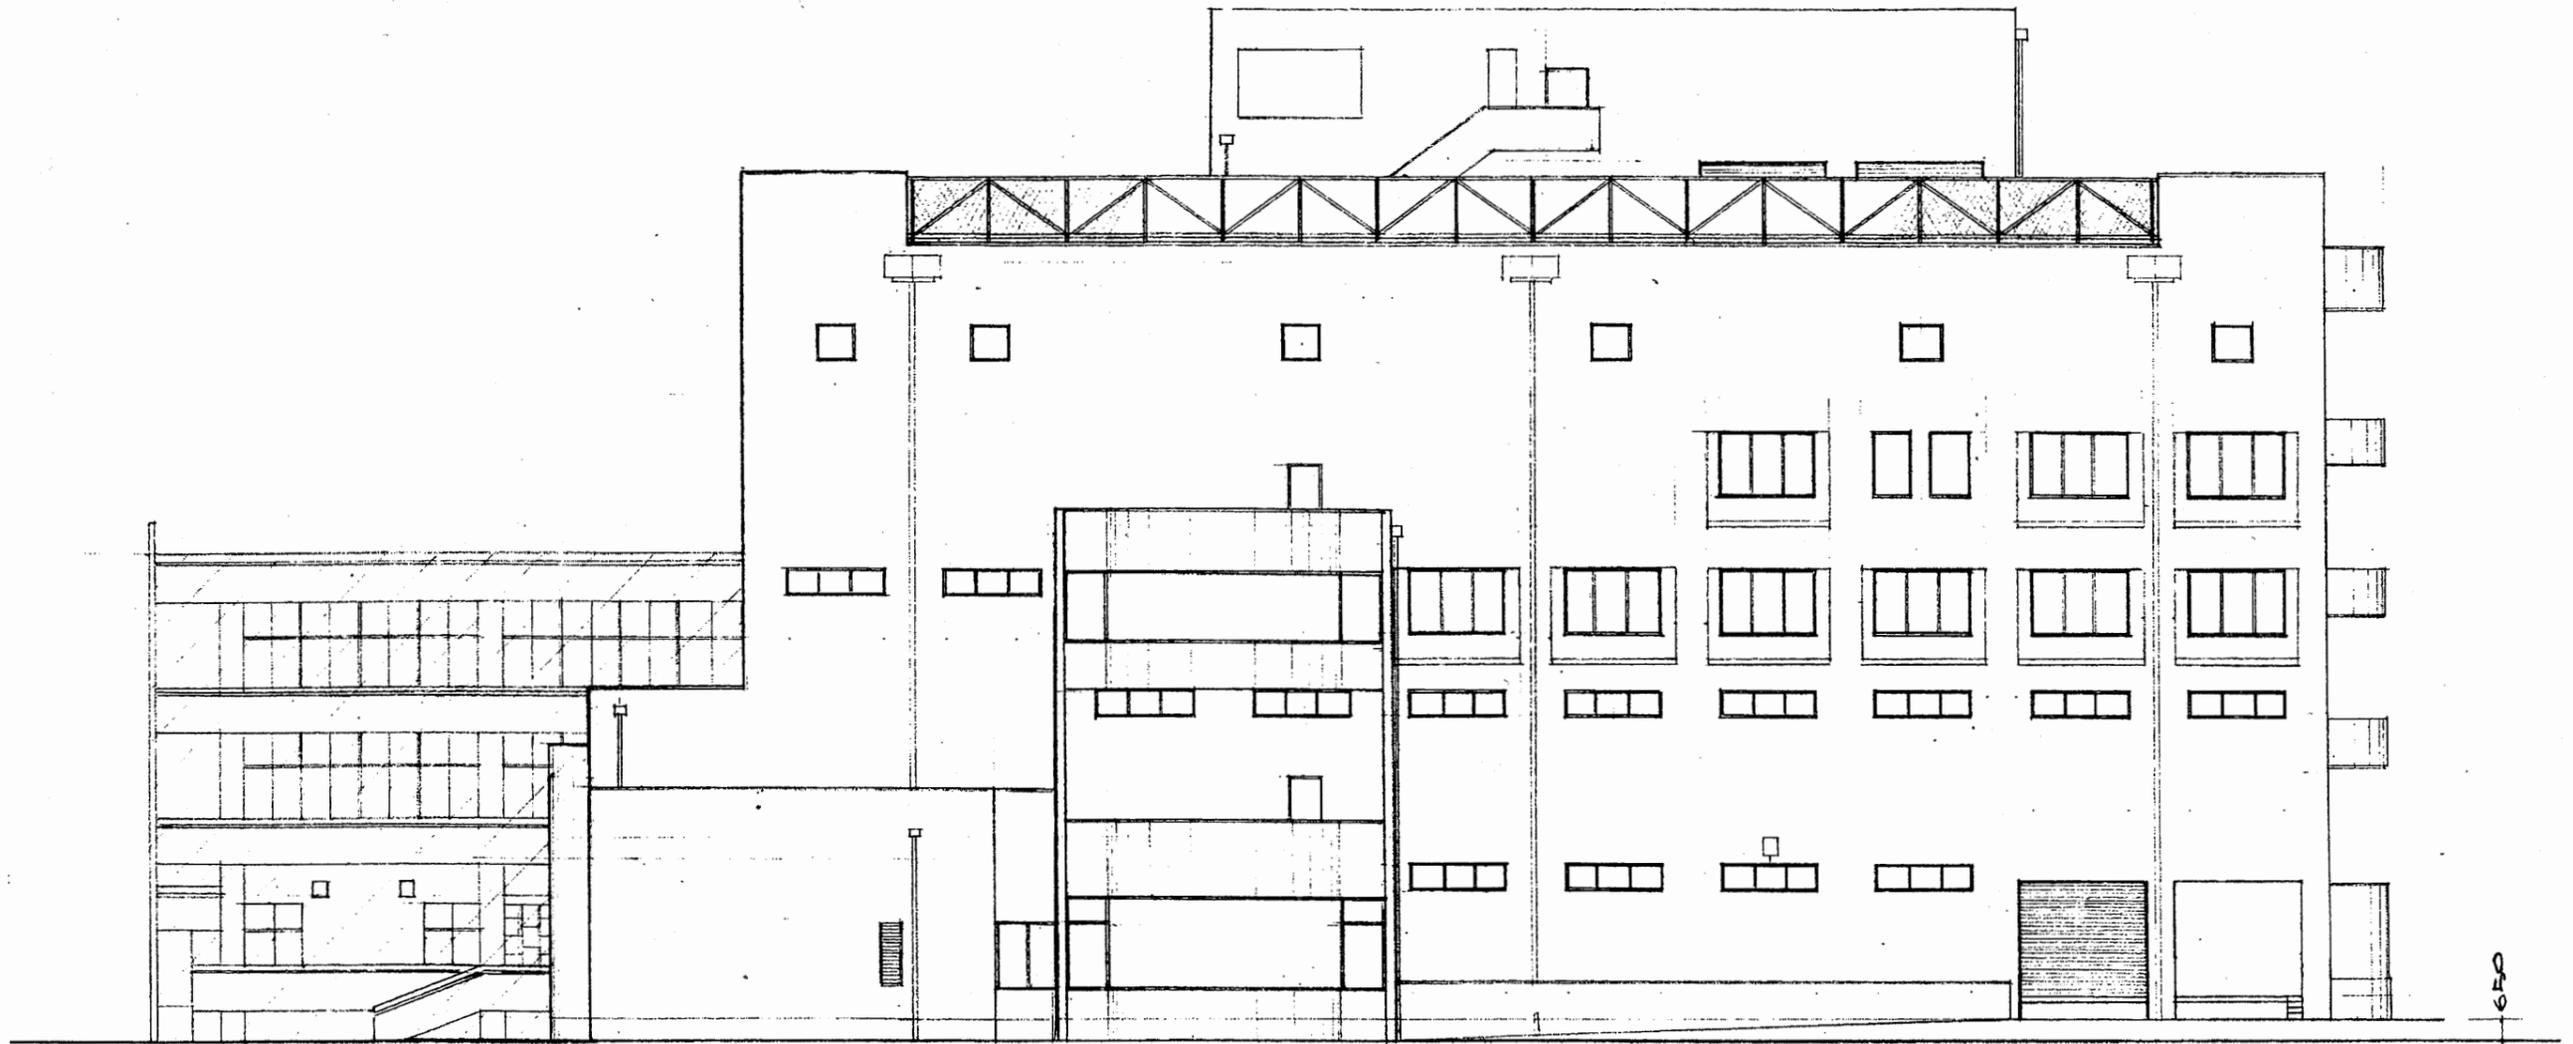

第 立面図

博物館


工事名	中央図書館ほか9か所 建築基準法第12条定期点検業務委託			設計者資格 氏名	級建築士登録第 号			課長	主査等	担当者	横須賀市 財務部 FM推進課
図面名称	立面図	図番		縮尺	作図	平成 年 月 日					

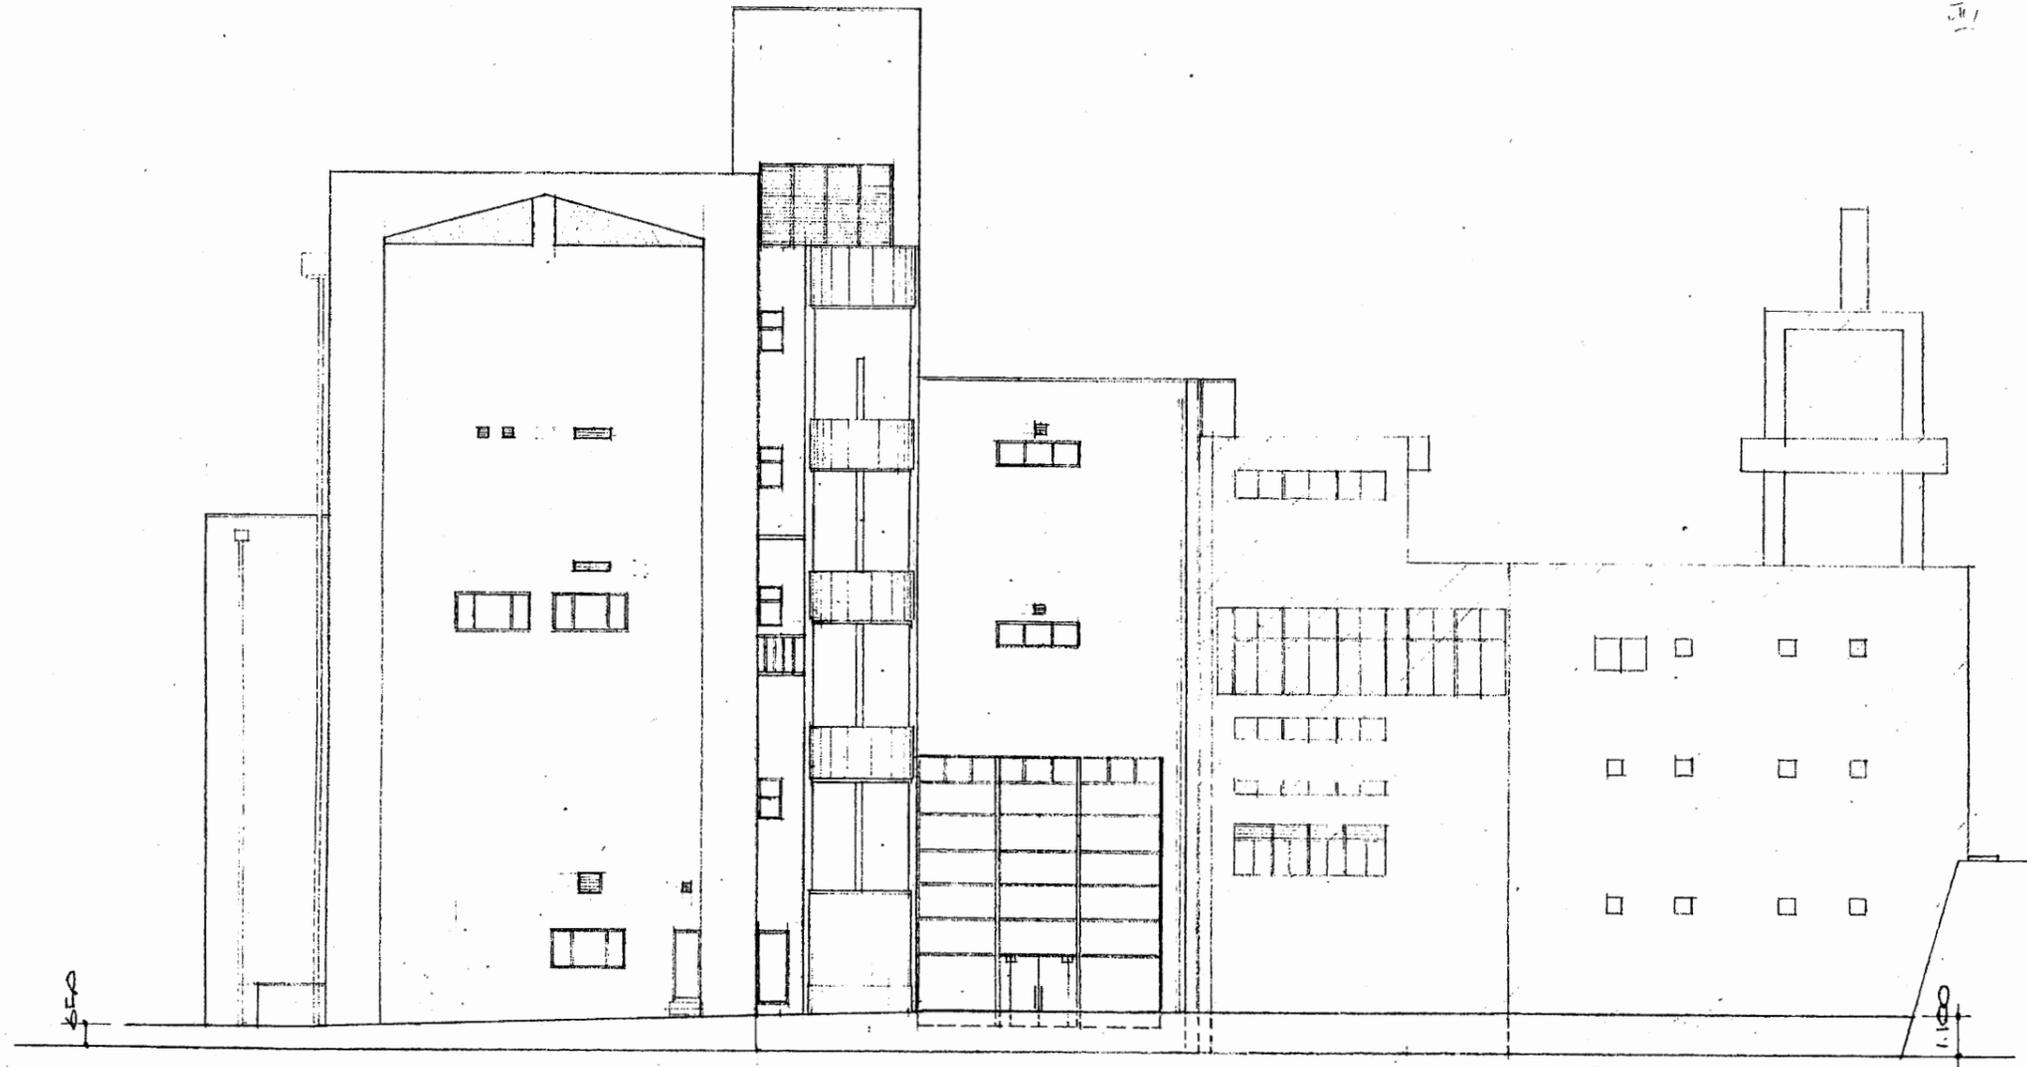

西立面図 S 1:200

博物館


工事名	中央図書館ほか9か所 建築基準法第12条定期点検業務委託			設計者資格 氏名	級建築士登録第 号			課長	主査等	担当者	横須賀市 財務部 FM推進課
図面名称	立面図	図番		縮尺	作図	平成	年	月	日		

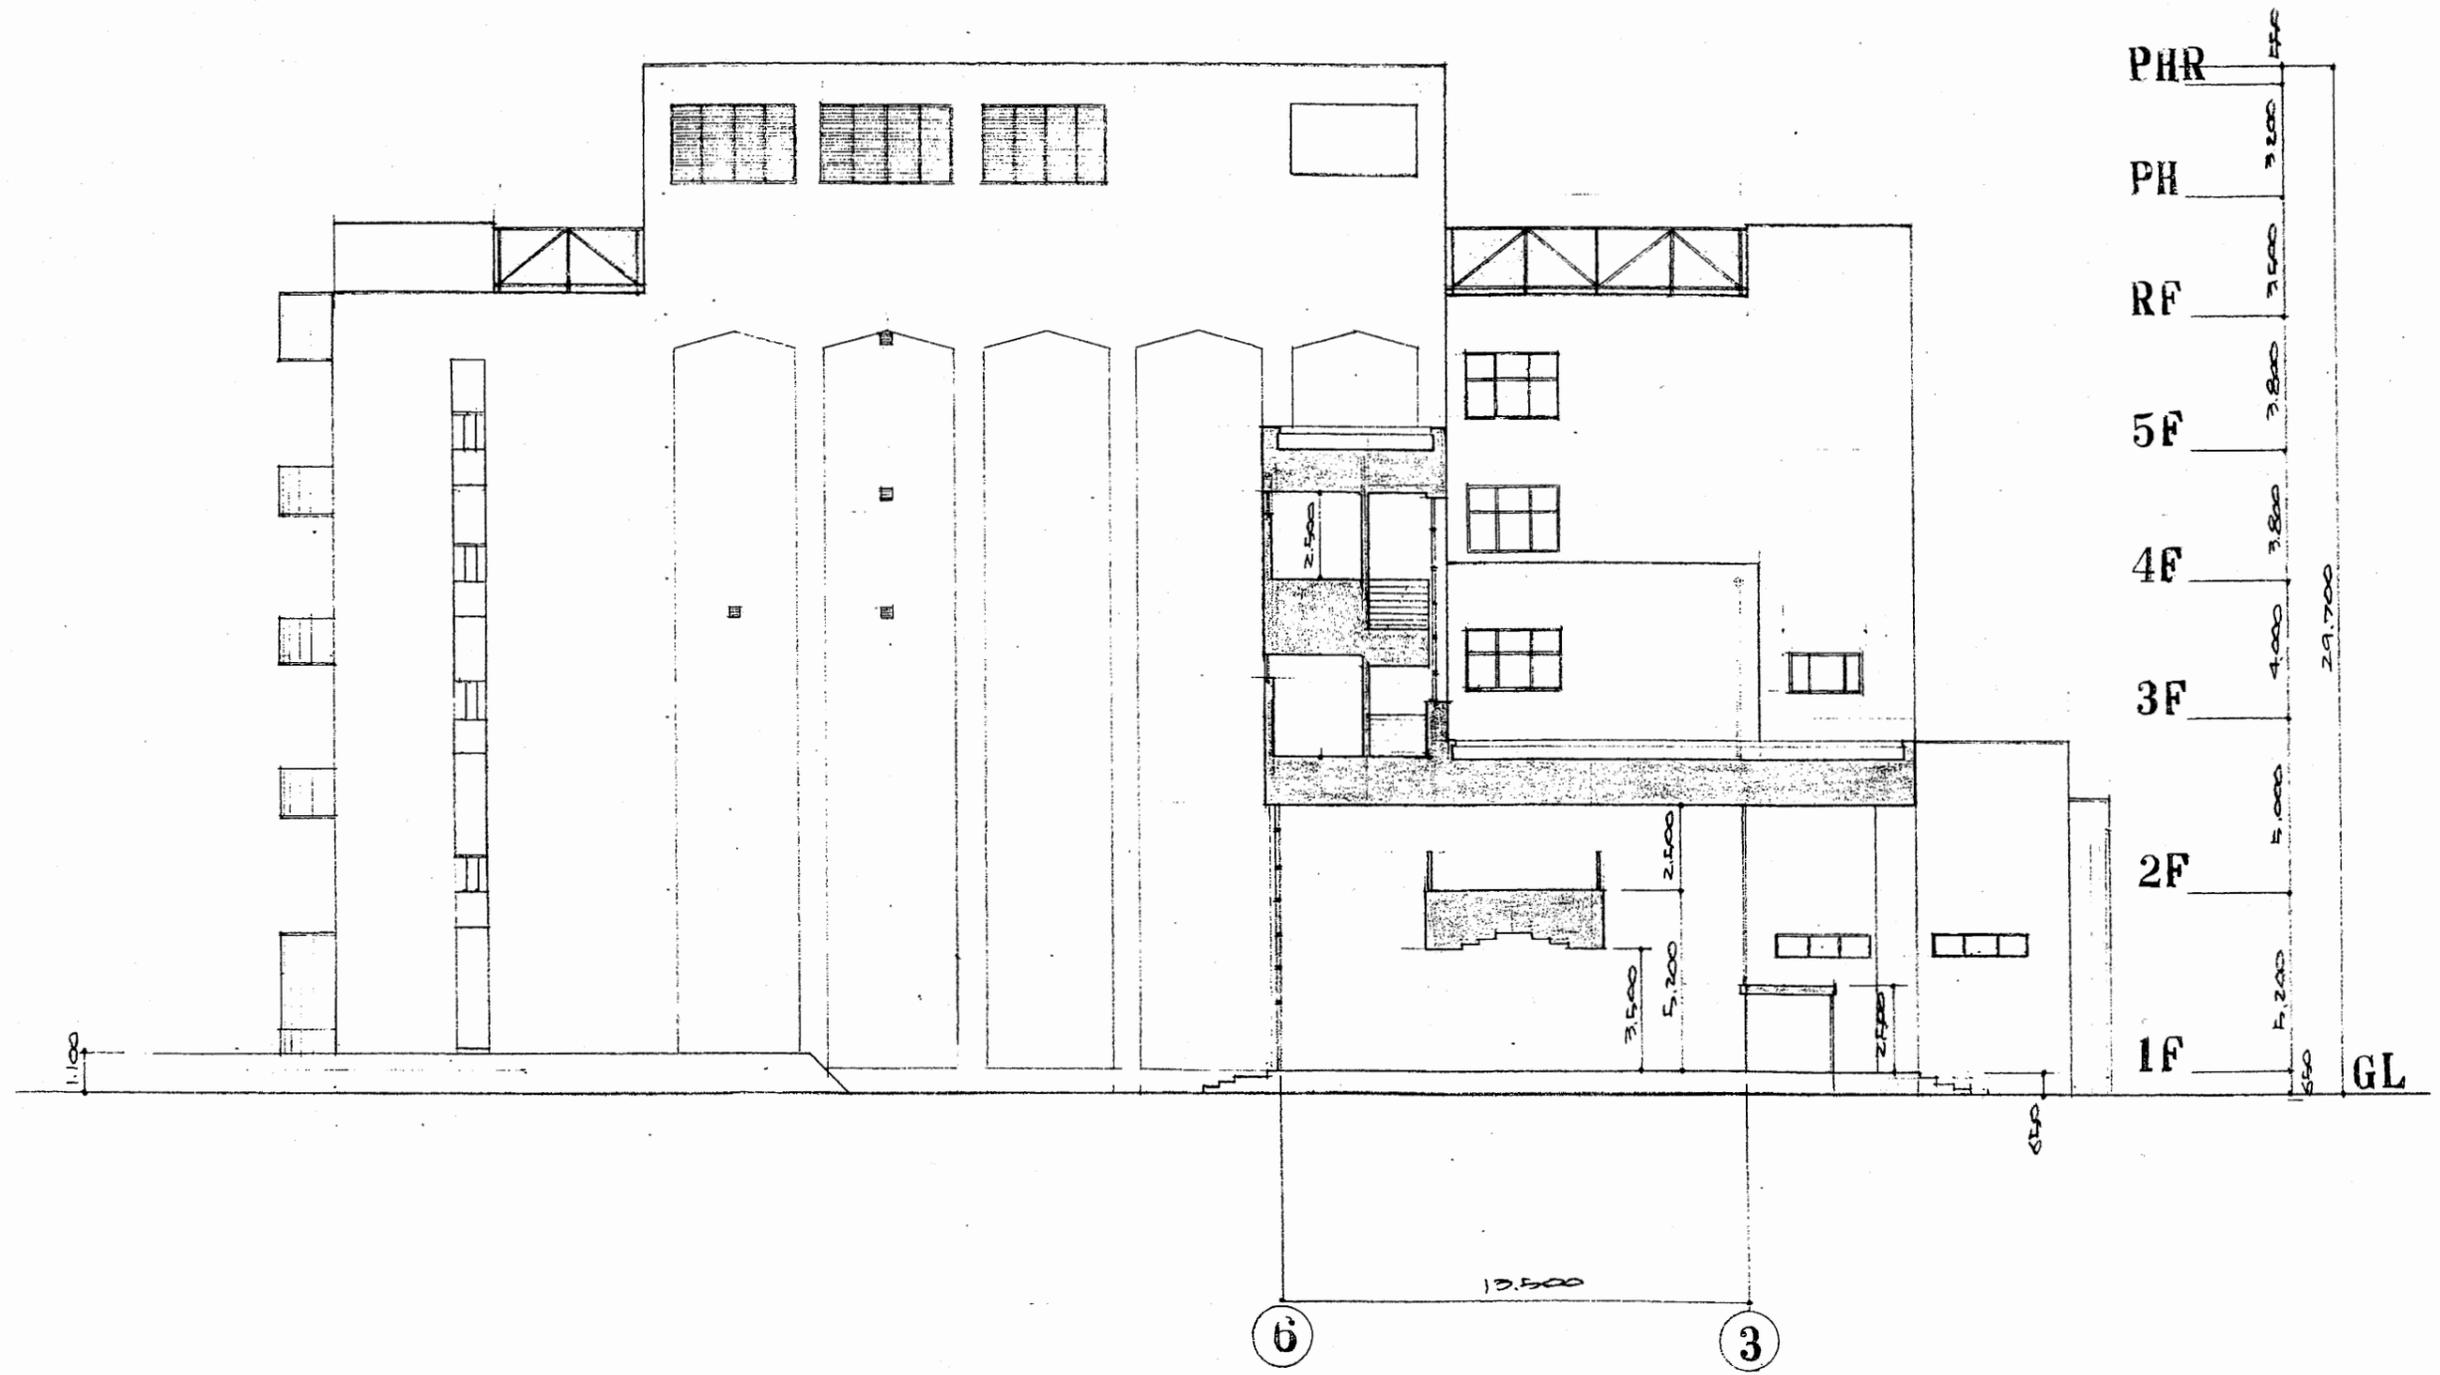

北 立 面 図

博物館


工事名	中央図書館ほか9か所 建築基準法第12条定期点検業務委託			設計者資格 氏名	級建築士登録第 号			課長	主査等	担当者	横須賀市 財務部 FM推進課
図面名称	立面図	図番	縮尺	作図	平成	年	月	日			

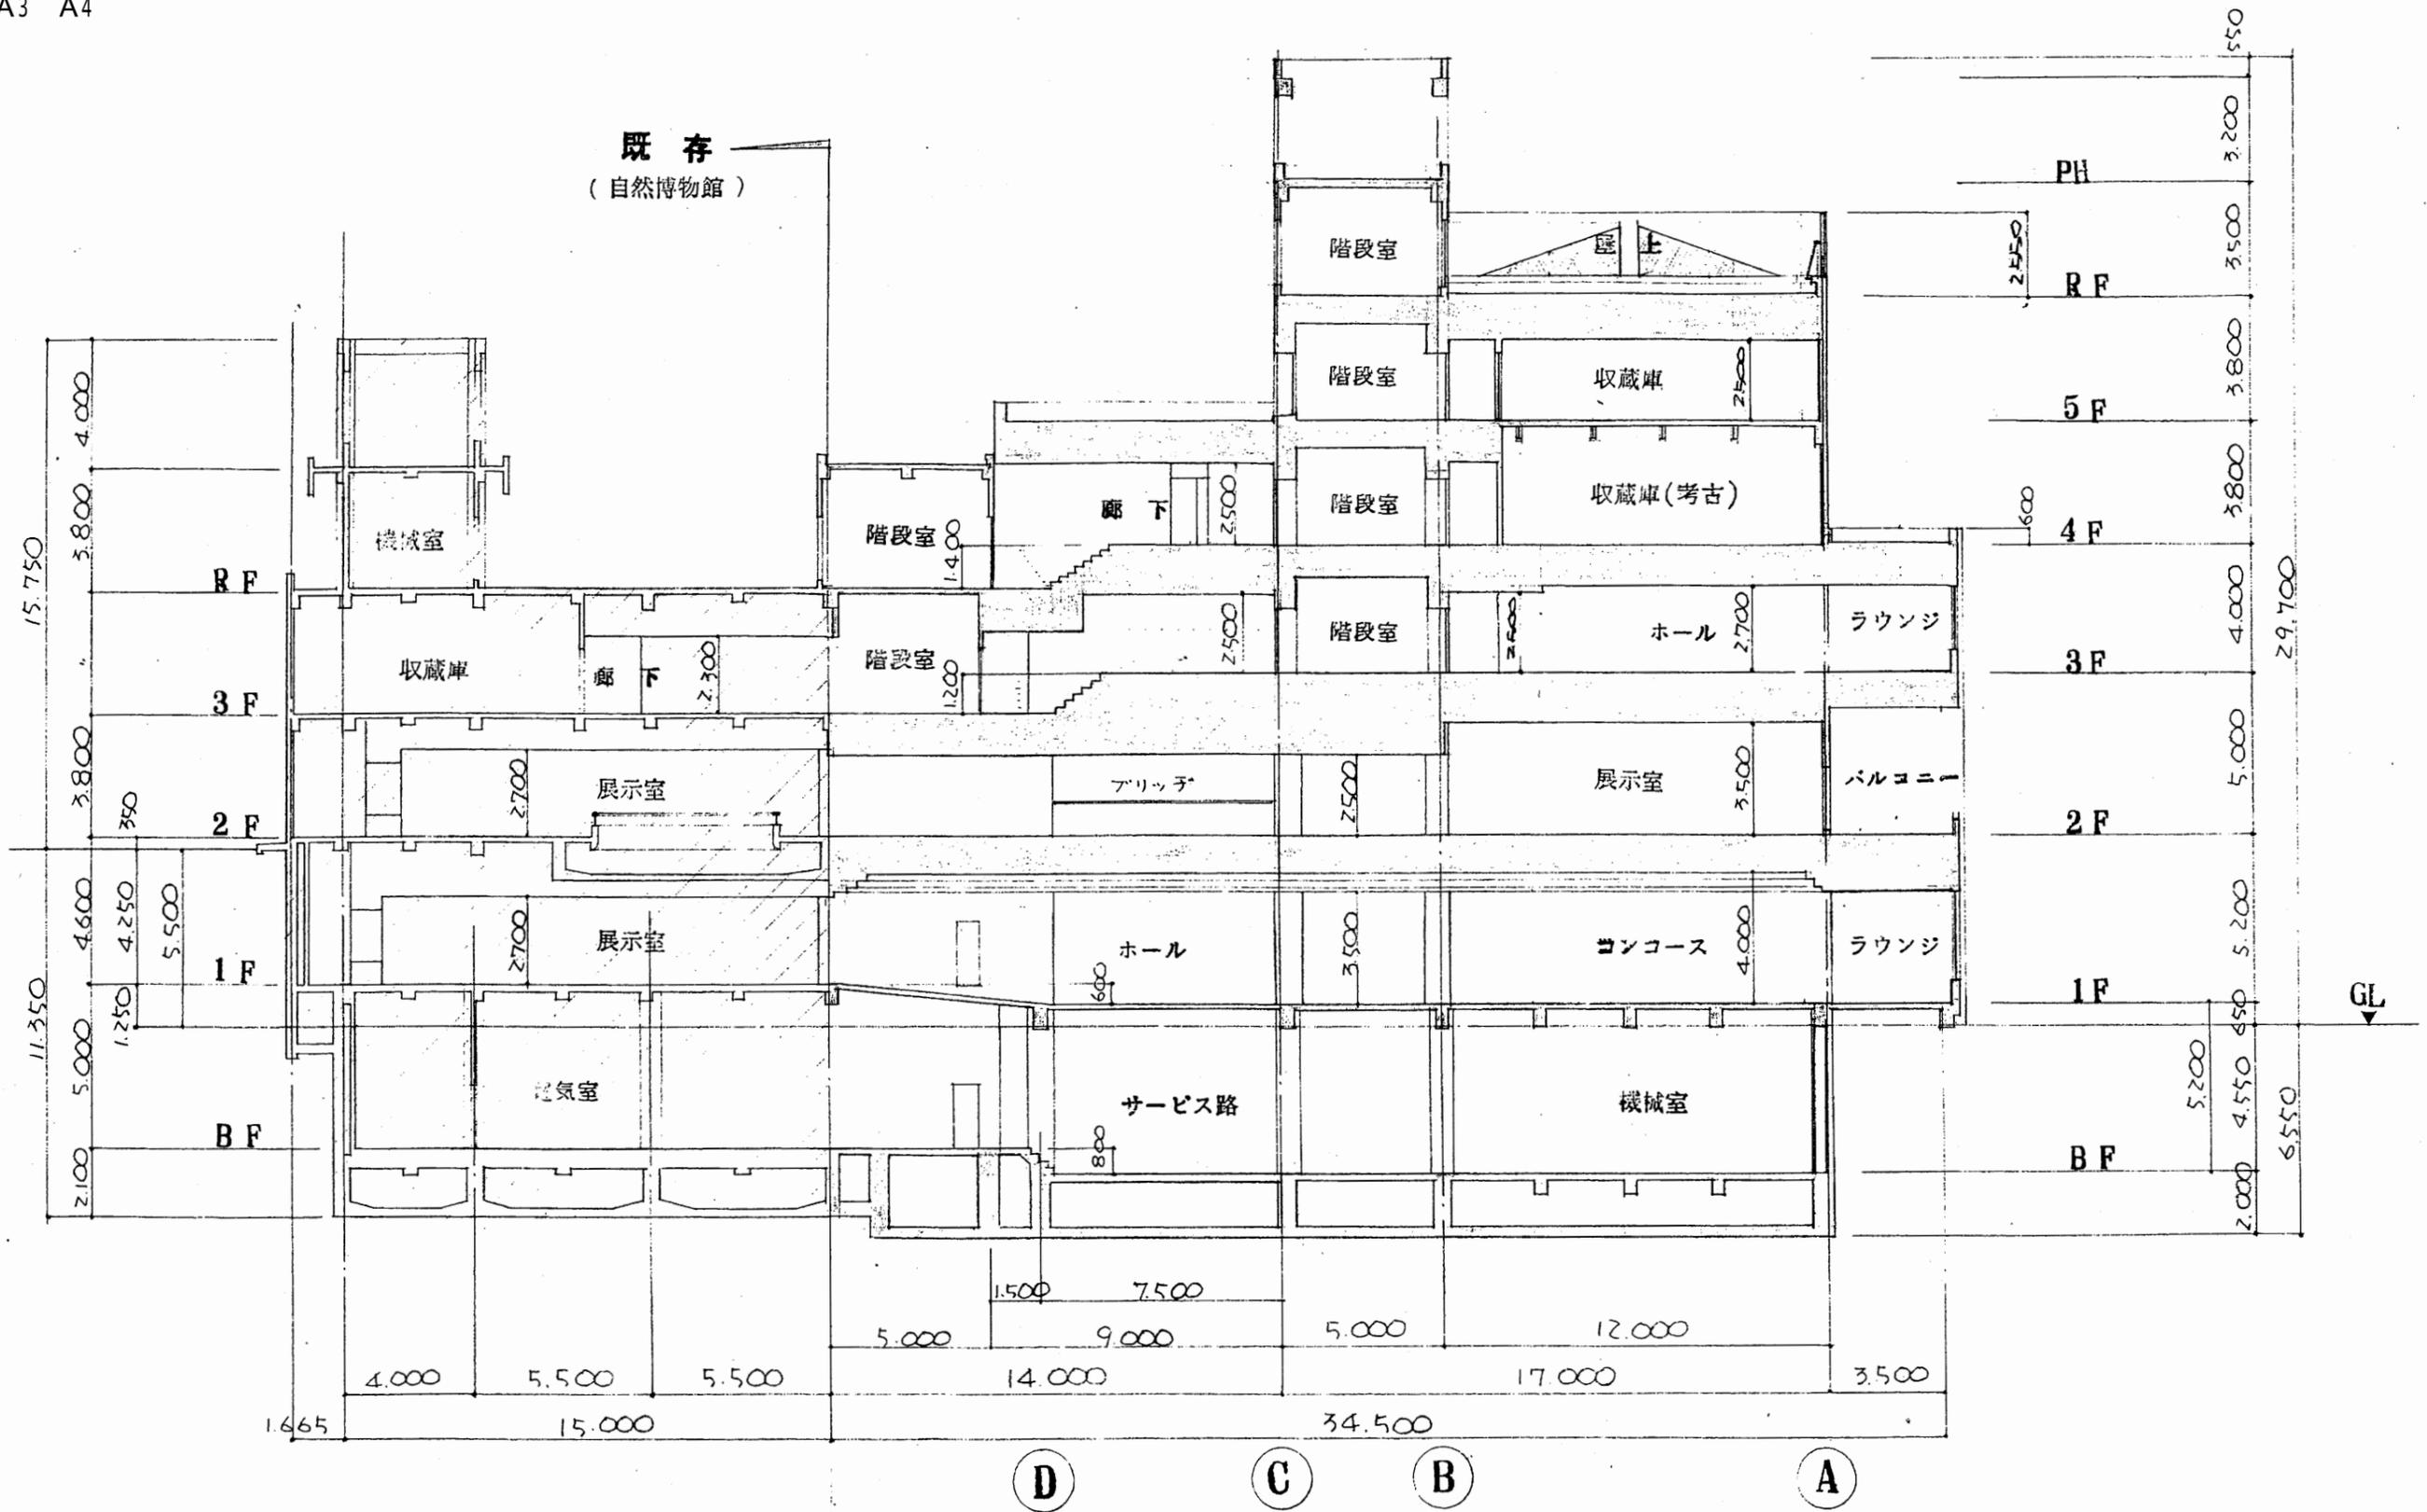

断面図 S 1:200


博物館

工事名	中央図書館ほか9か所 建築基準法第12条定期点検業務委託		設計者資格 氏名	級建築士登録第	号	課長	主査等	担当者	横須賀市 財務部 FM推進課
図面名称	断面図	図番	縮尺	作図	平成 年 月 日				

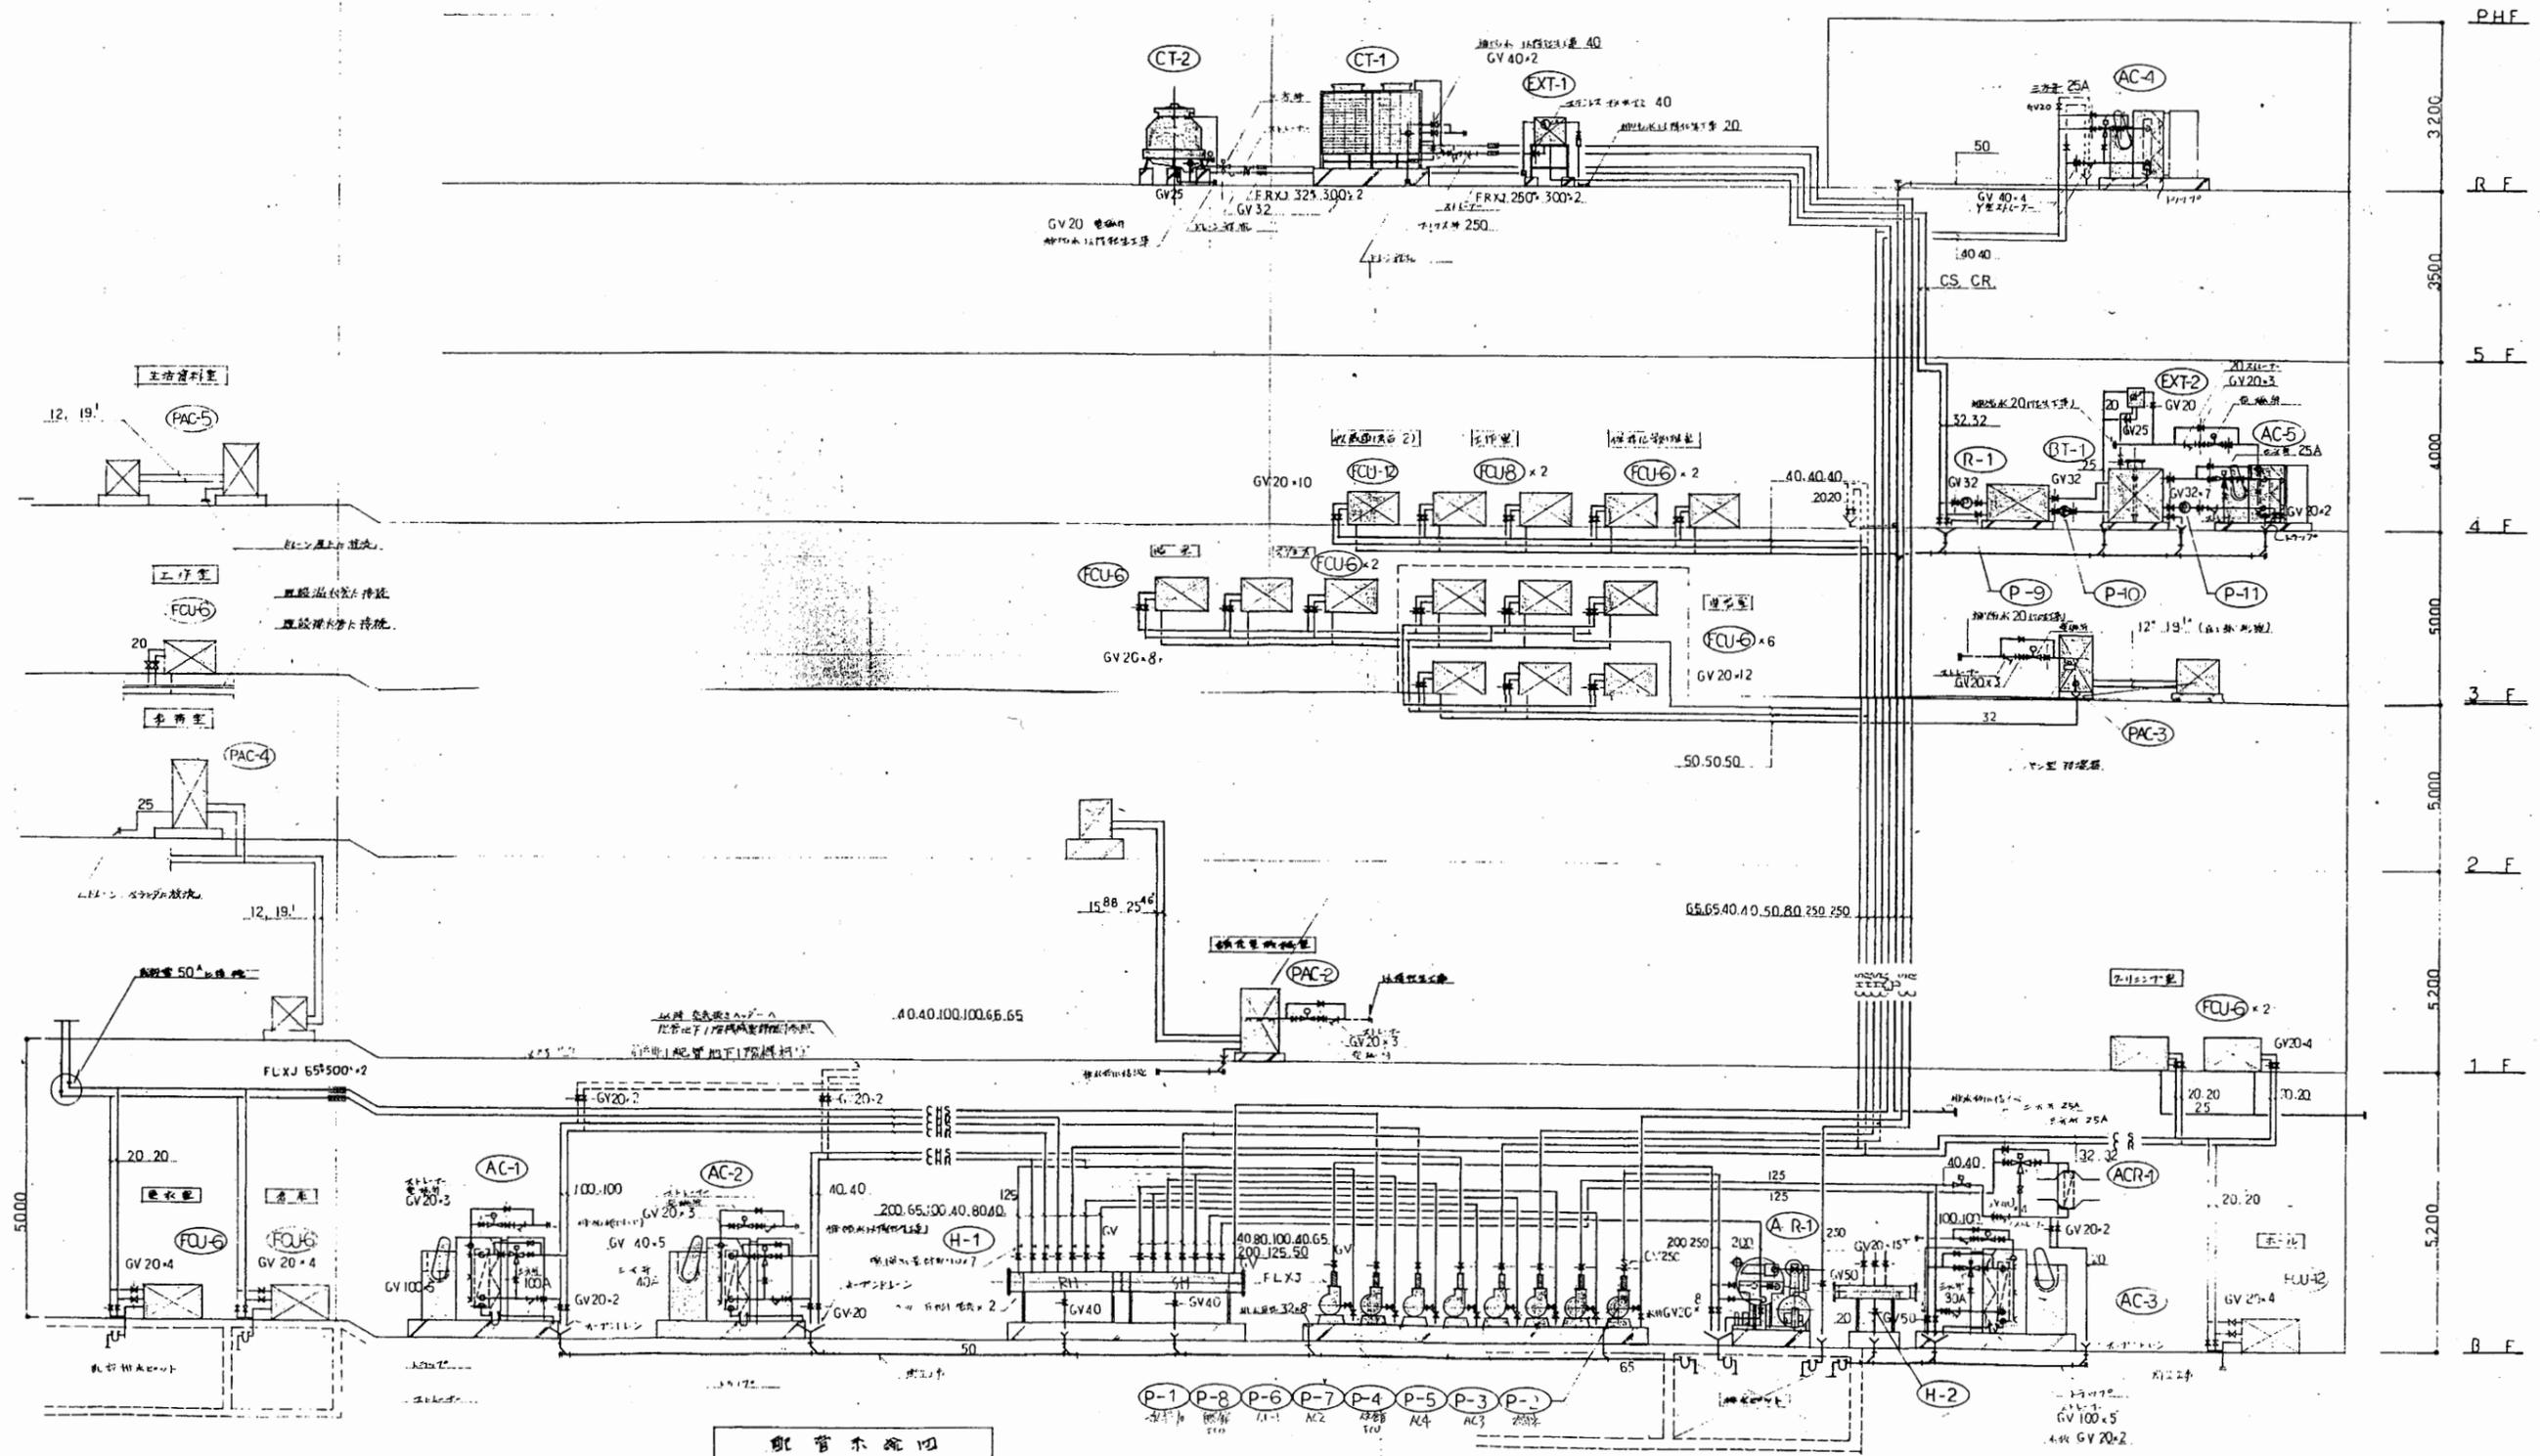


博物館

工事名	中央図書館ほか9か所 建築基準法第12条定期点検業務委託	設計者資格 氏名	級建築士登録第 号		課長	主査等	担当者	横須賀市 財務部 FM推進課
図面名称	配管系統図	図番	縮尺	作図	平成 年 月 日			

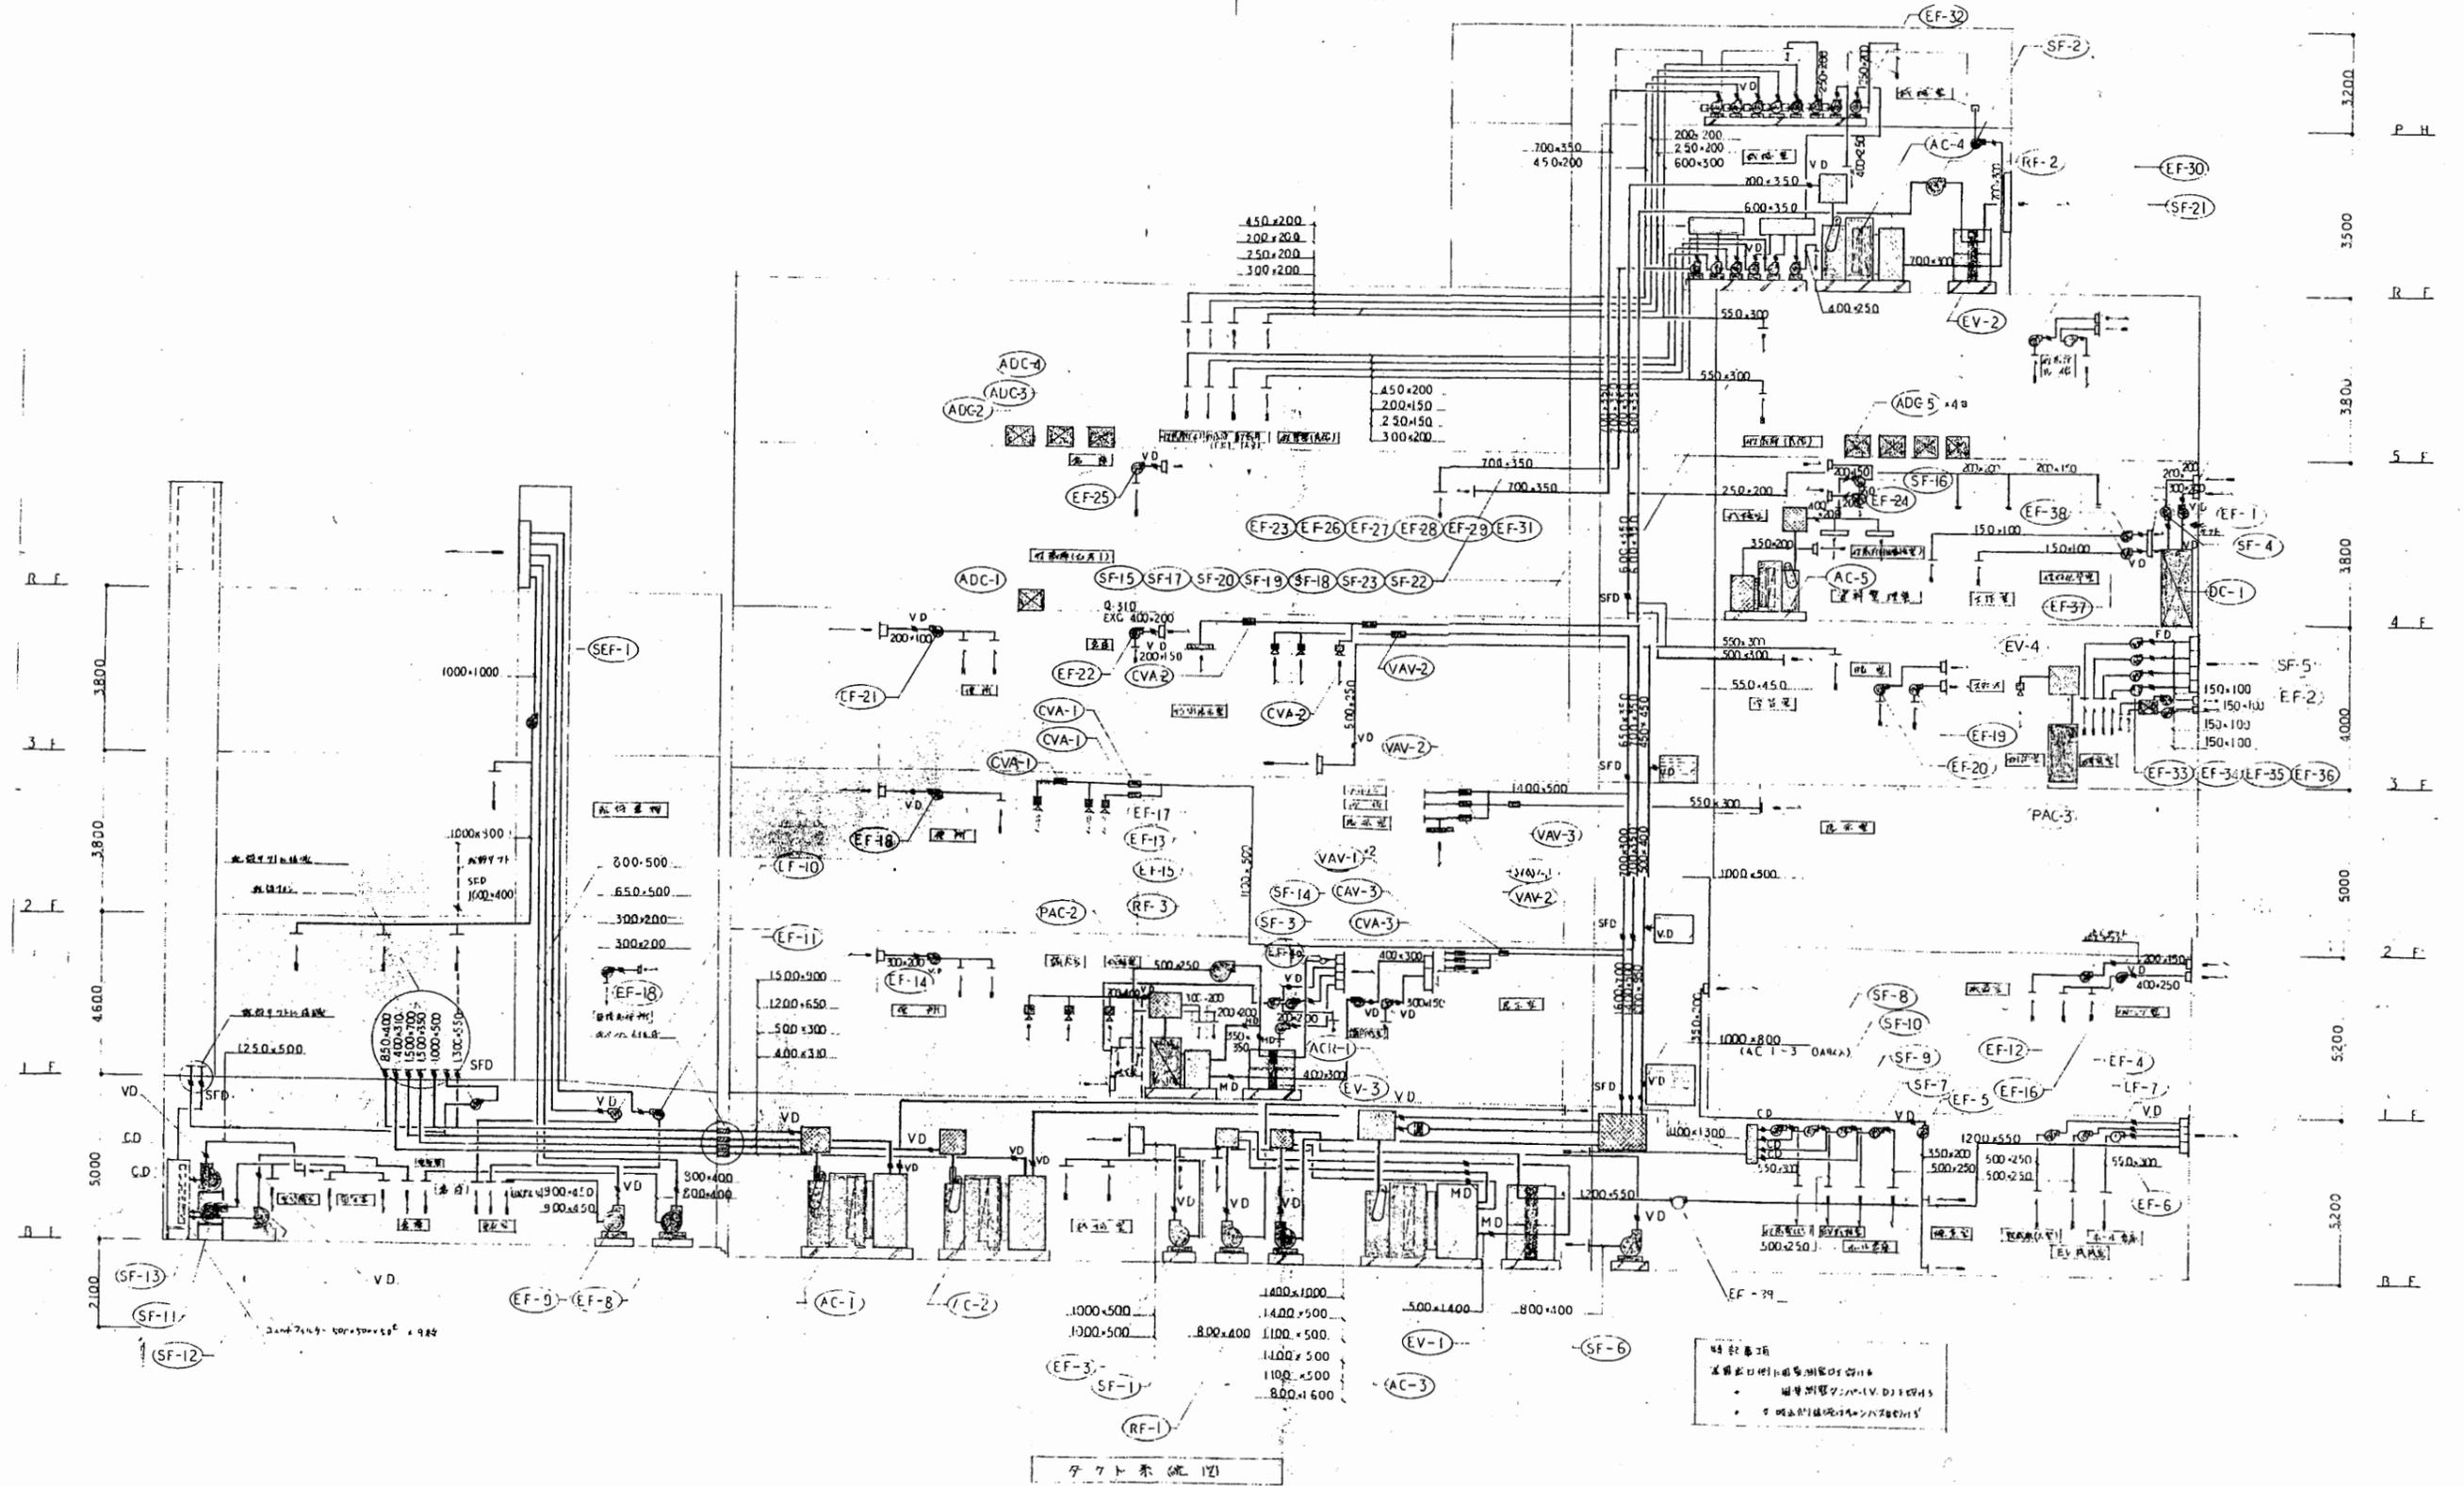


工事名	中央図書館ほか9か所 建築基準法第12条定期点検業務委託		設計者資格 氏名	級建築士登録第 号		課長	主査等	担当者	横須賀市 財務部 FM推進課
図面名称	ダクト系統図	図番	縮尺	作図	平成 年 月 日				

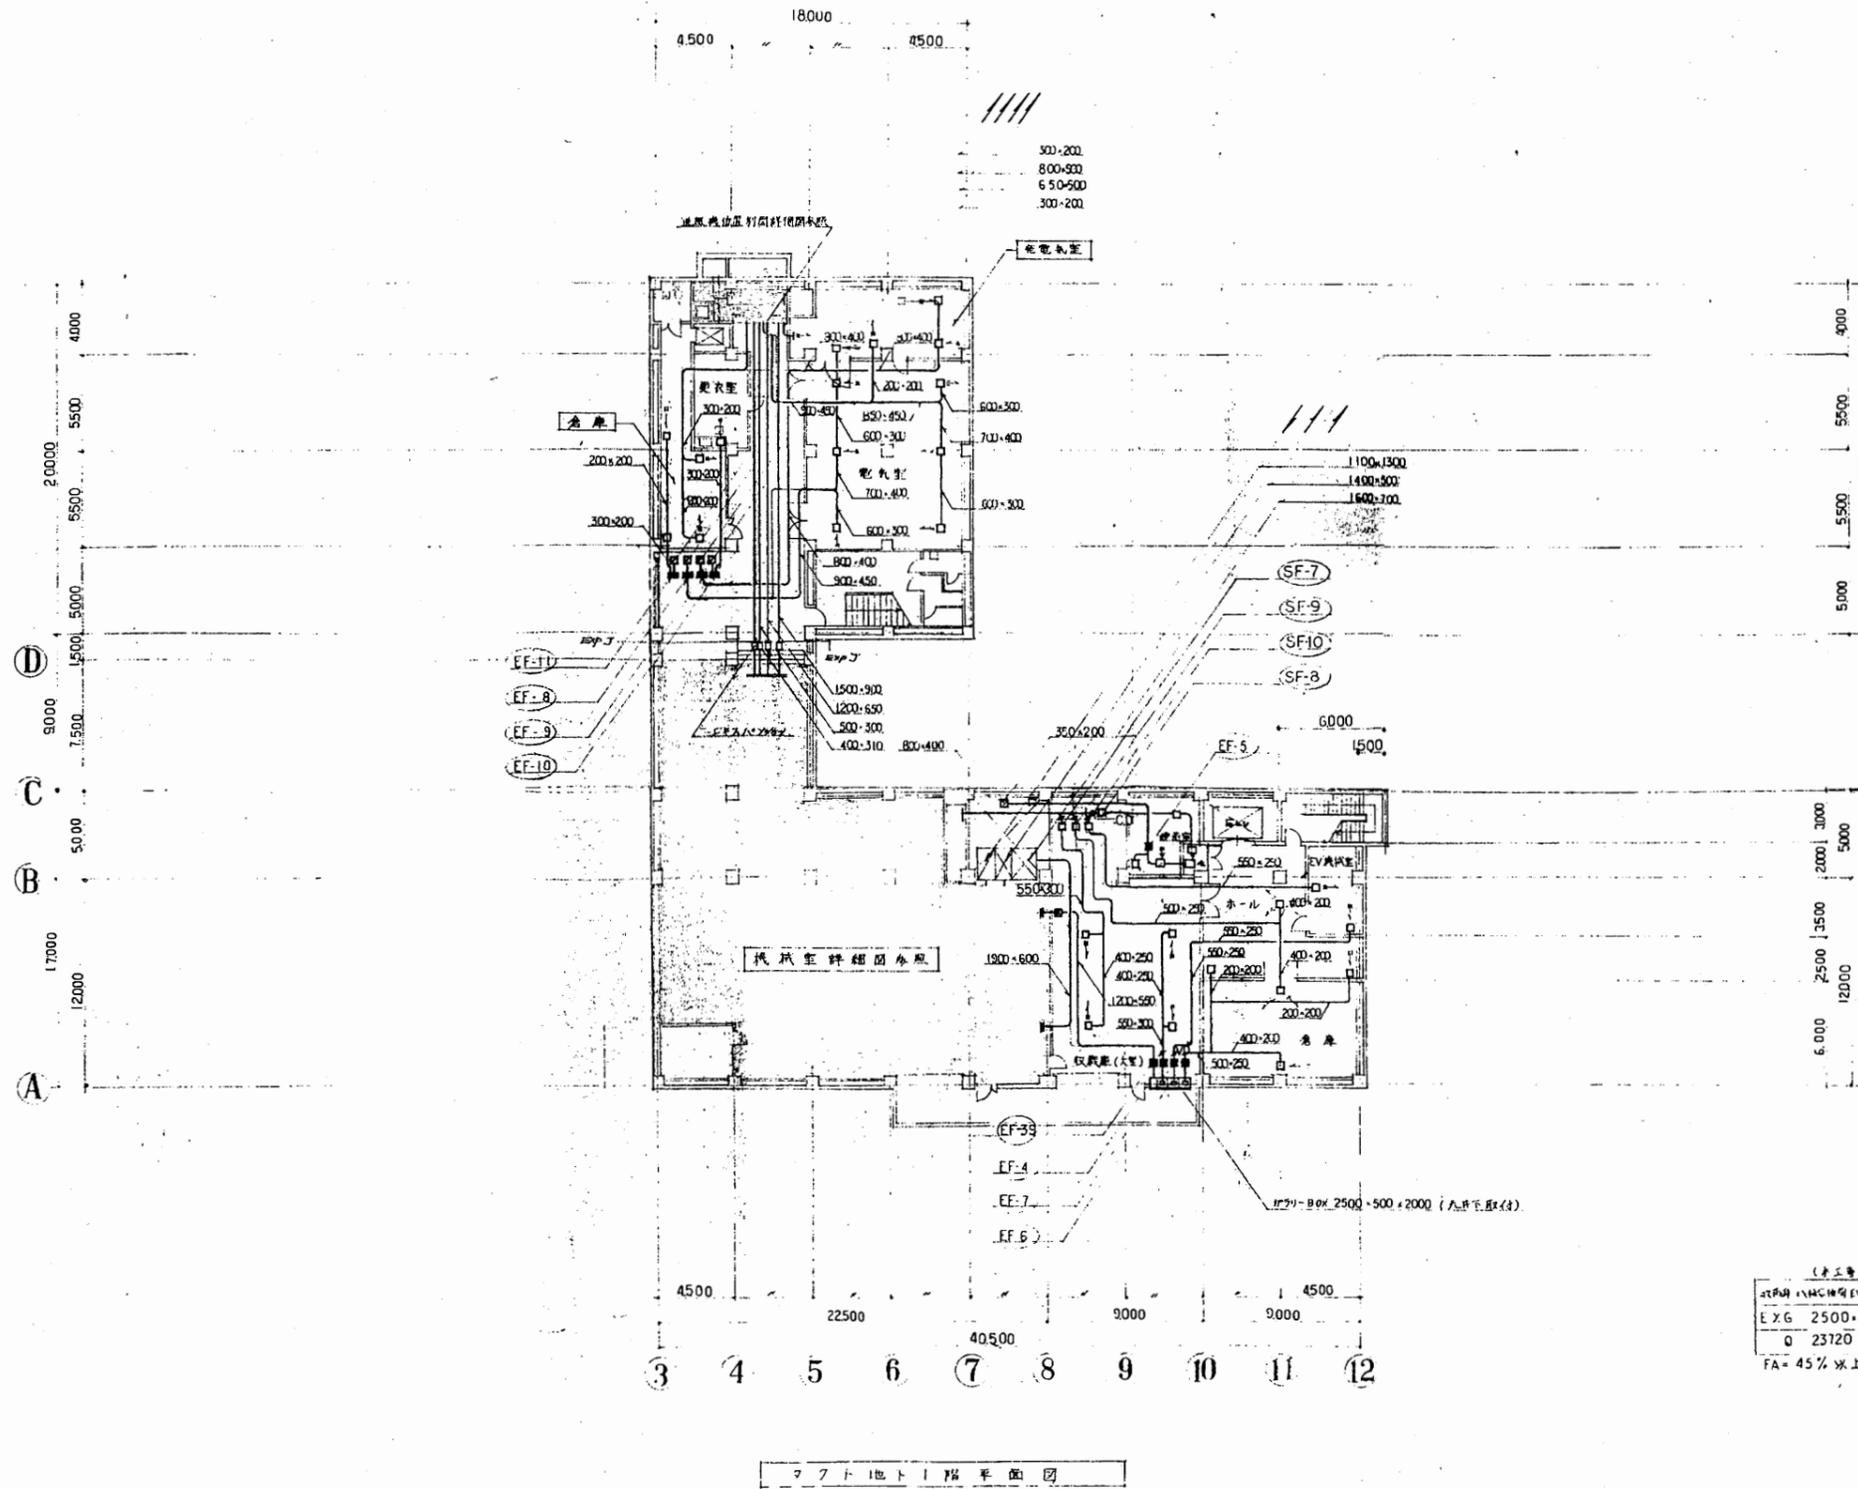

電気機室 HS 300×200 Q 544 CMH	電気機室 HS 150×100 Q 50 CMH
電気機室 HS 900×400 Q 3312 CMH	電気機室 HS 1500×550 Q 7260 CMH
電気機室 HS 600×600 Q 3312 CMH	電気機室 HS 300×200 Q 544 CMH
電気機室 HS 200×150 Q 220 CMH	電気機室 HS 650×650 Q 3630 CMH
倉庫 VHS 300×200 Q 475 CMH	ホール VHS 650×200 Q 1200 CMH
倉庫 HS 300×250 Q 475 CMH	ホール HS 300×200 Q 600 CMH
電気機室 VHS 500×300 Q 1080 CMH	EV機械室 VHS 800×400 Q 3000 CMH
電気機室 HS 400×200 Q 540 CMH (1.5倍換気)	EV機械室 HS 650×550 Q 3000 CMH
電気機室 (大型) VHS 700×300 Q 1575 CMH	倉庫 VHS 500×300 Q 1350 CMH
電気機室 (大型) HS 500×500 Q 1635 CMH	倉庫 HS 400×400 Q 1350 CMH

(工事費)
 式別 1500×1500×2000 (1.5倍換気)
 E X G 2500×2000
 Q 23720 CMH
 FA = 45% 以上

工事名	中央図書館ほか9か所 建築基準法第12条定期点検業務委託		設計者資格 氏名	級建築士登録第 号		課長	主査等	担当者	横須賀市 財務部 FM推進課
図面名称	ダクト地下1階平面図	図番	縮尺	1:200	作図	平成 年 月 日			

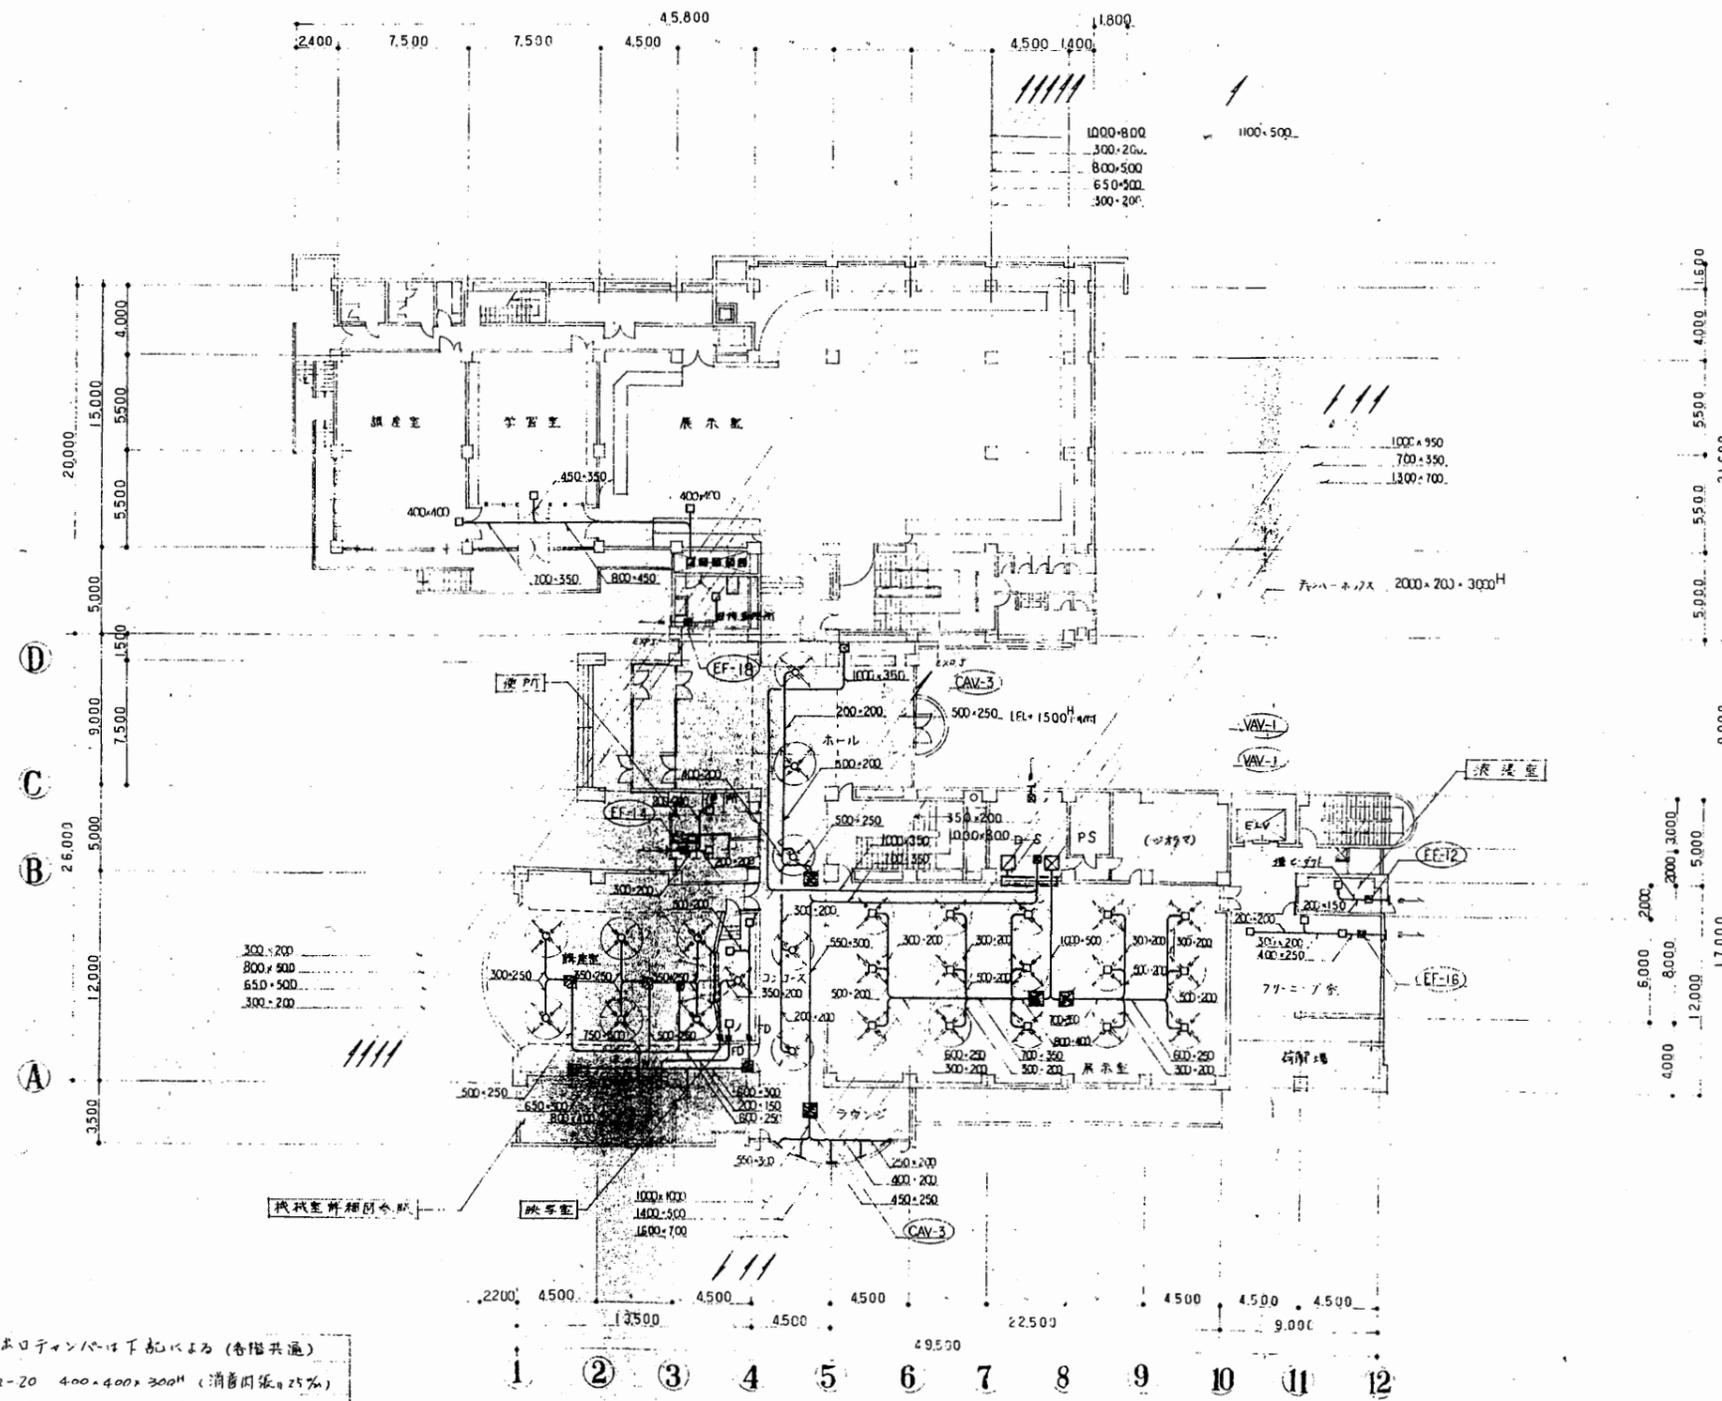


図書室 HS 250x250 Q 397 CMH	展示室 EXG 600x600 (建築1等) Q 397 CMH
男子便所 HS 250x250 Q 480 CMH	講義室 C 2 30 Q 826 CMH
女子便所 HS 250x250 Q 430 CMH	展示室 R S 3000x700 Q 4956 CMH (建築1等)
便所 EXG 600x600 Q 910 CMH (建築1等)	展示室 HS 350x350 Q 450 CMH
クリニック室 HS 350x200 Q 500 CMH	展示室 HS 300x300 Q 420 CMH
クリニック室 EXG 600x600 Q 1500 (建築1等)	展示室 C 2 20 Q 350 CMH
洗滌室(備用) H 20x150 Q 220 CMH	ラウンジ BL-D 1500 Q 496 CMH
洗滌室(備用) EXG 300x300 Q 220 CMH	展示室 展示室 E 2 25 Q 690 CMH
洗滌室 EXG 600x600 Q 1140 CMH (建築1等)	展示室 R S 3400x1500 H Q 2500 CMH

特記1. 吹上げファンは下記による(各階共通)
 C2-20 400x400x300 (消費円張25%)
 C2-25 450x450x300 ()
 C2-30 500x500x300 ()
 2 1~3階の展示室の天井内は露出仕様とす。


ダクト1階平面図

工事名	中央図書館ほか9か所 建築基準法第12条定期点検業務委託		設計者資格 氏名	級建築士登録第 号		課長	主査等	担当者	横須賀市 財務部 FM推進課
図面名称	ダクト1階平面図	図番	縮尺	作図	平成 年 月 日				

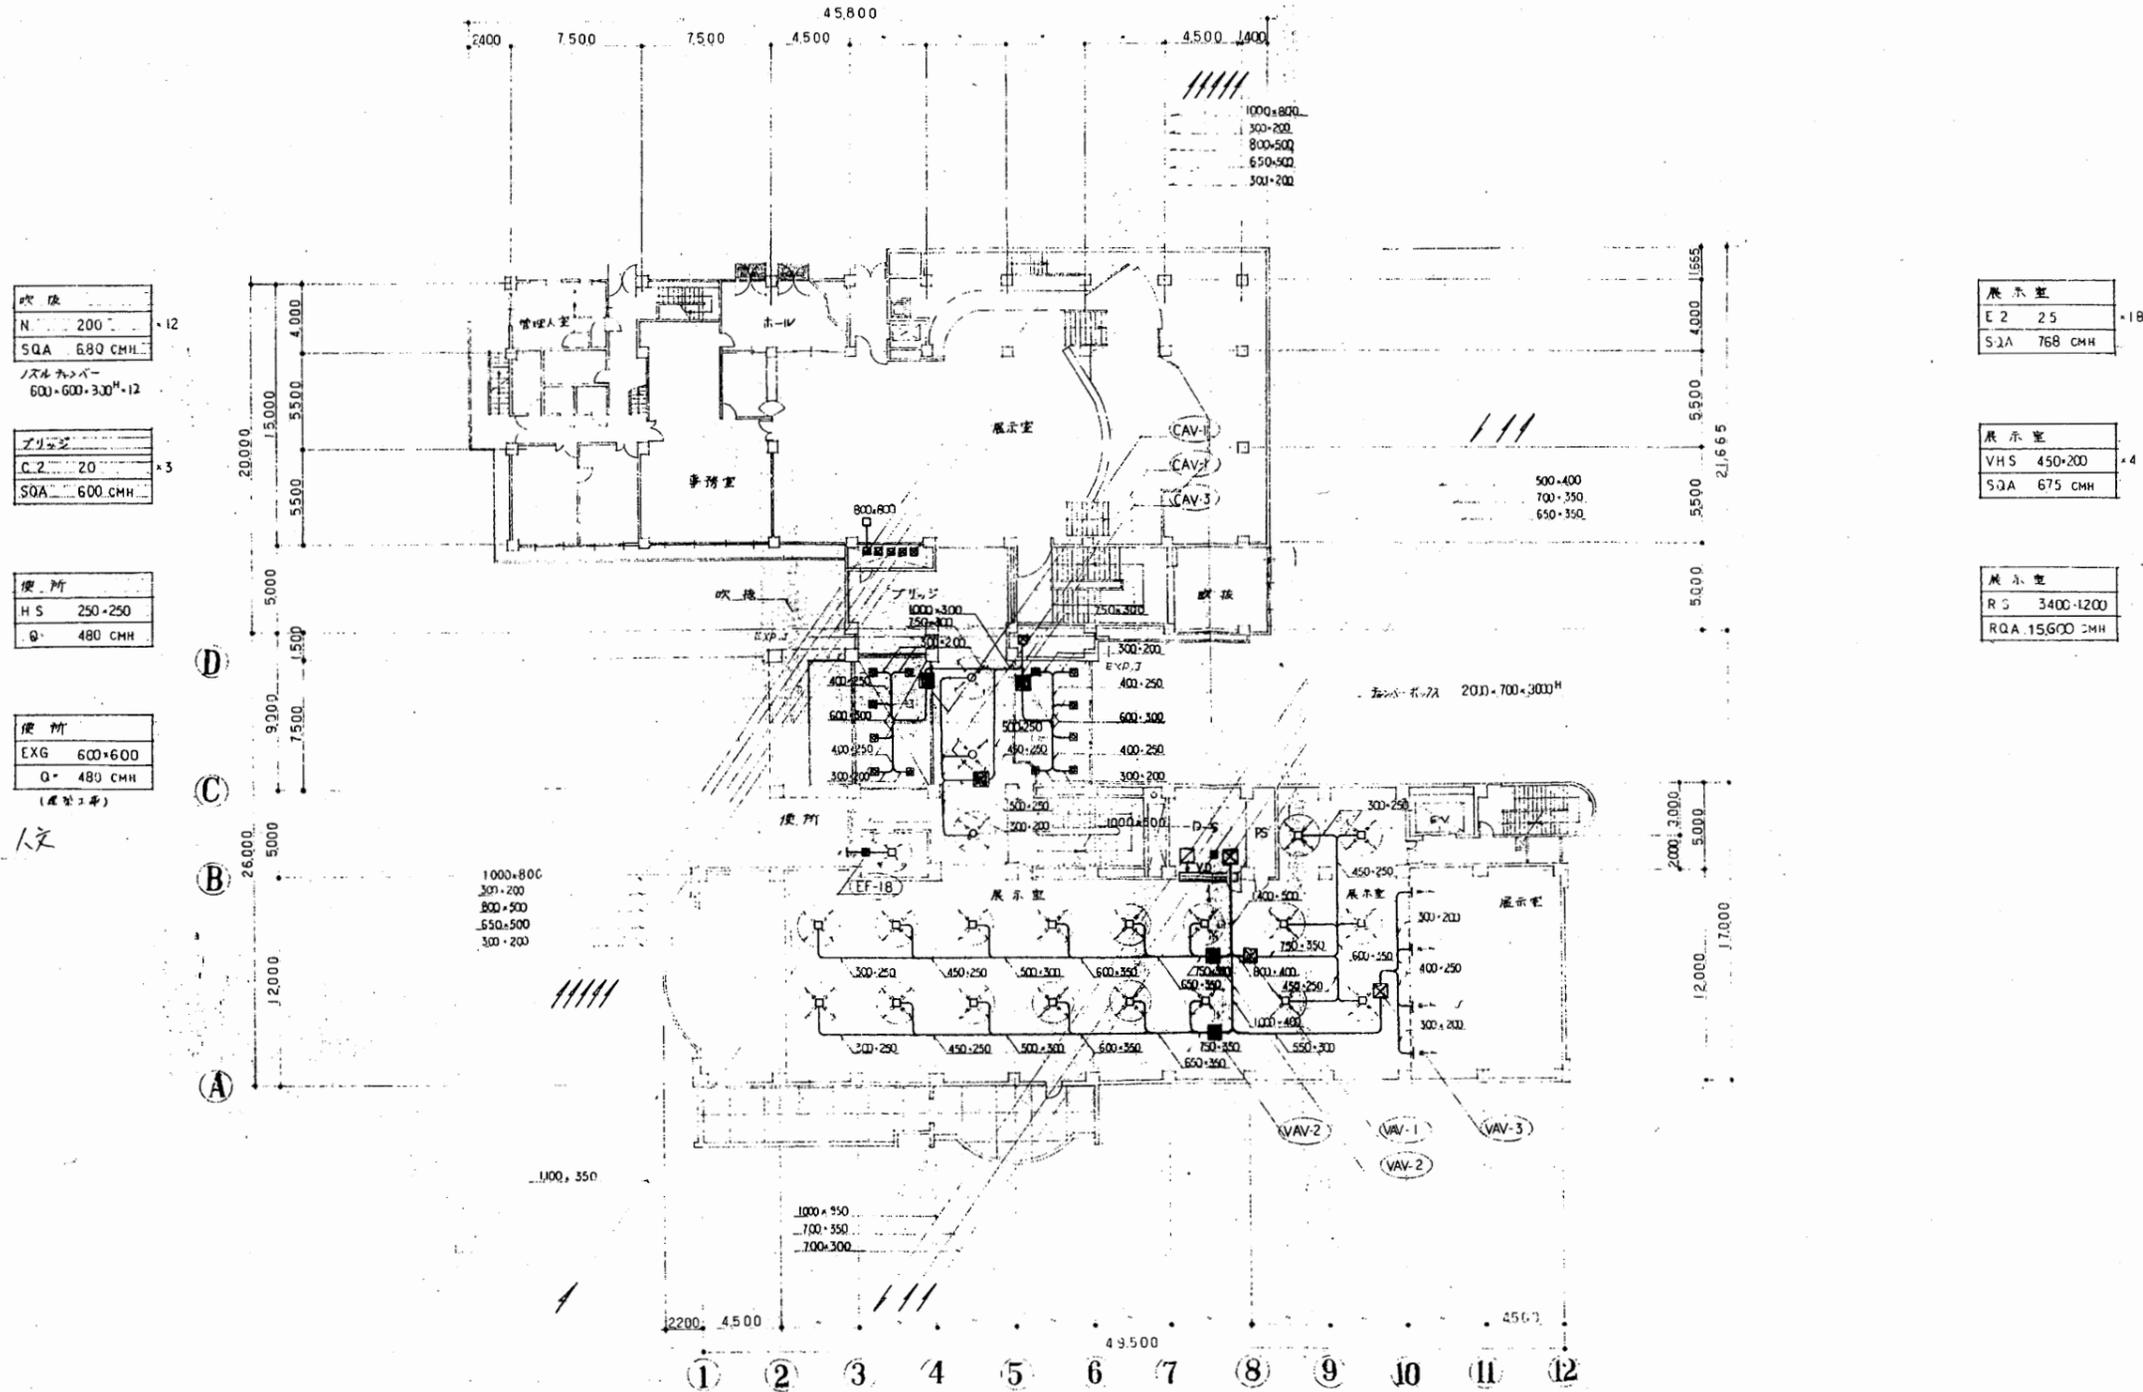

[ダクト2階平面図]


工事名	中央図書館ほか9か所 建築基準法第12条定期点検業務委託			設計者資格 氏名	級建築士登録第 号			課長	主査等	担当者	横須賀市 財務部 FM推進課
図面名称	ダクト2階平面図	図番	縮尺	作図	平成	年	月	日			

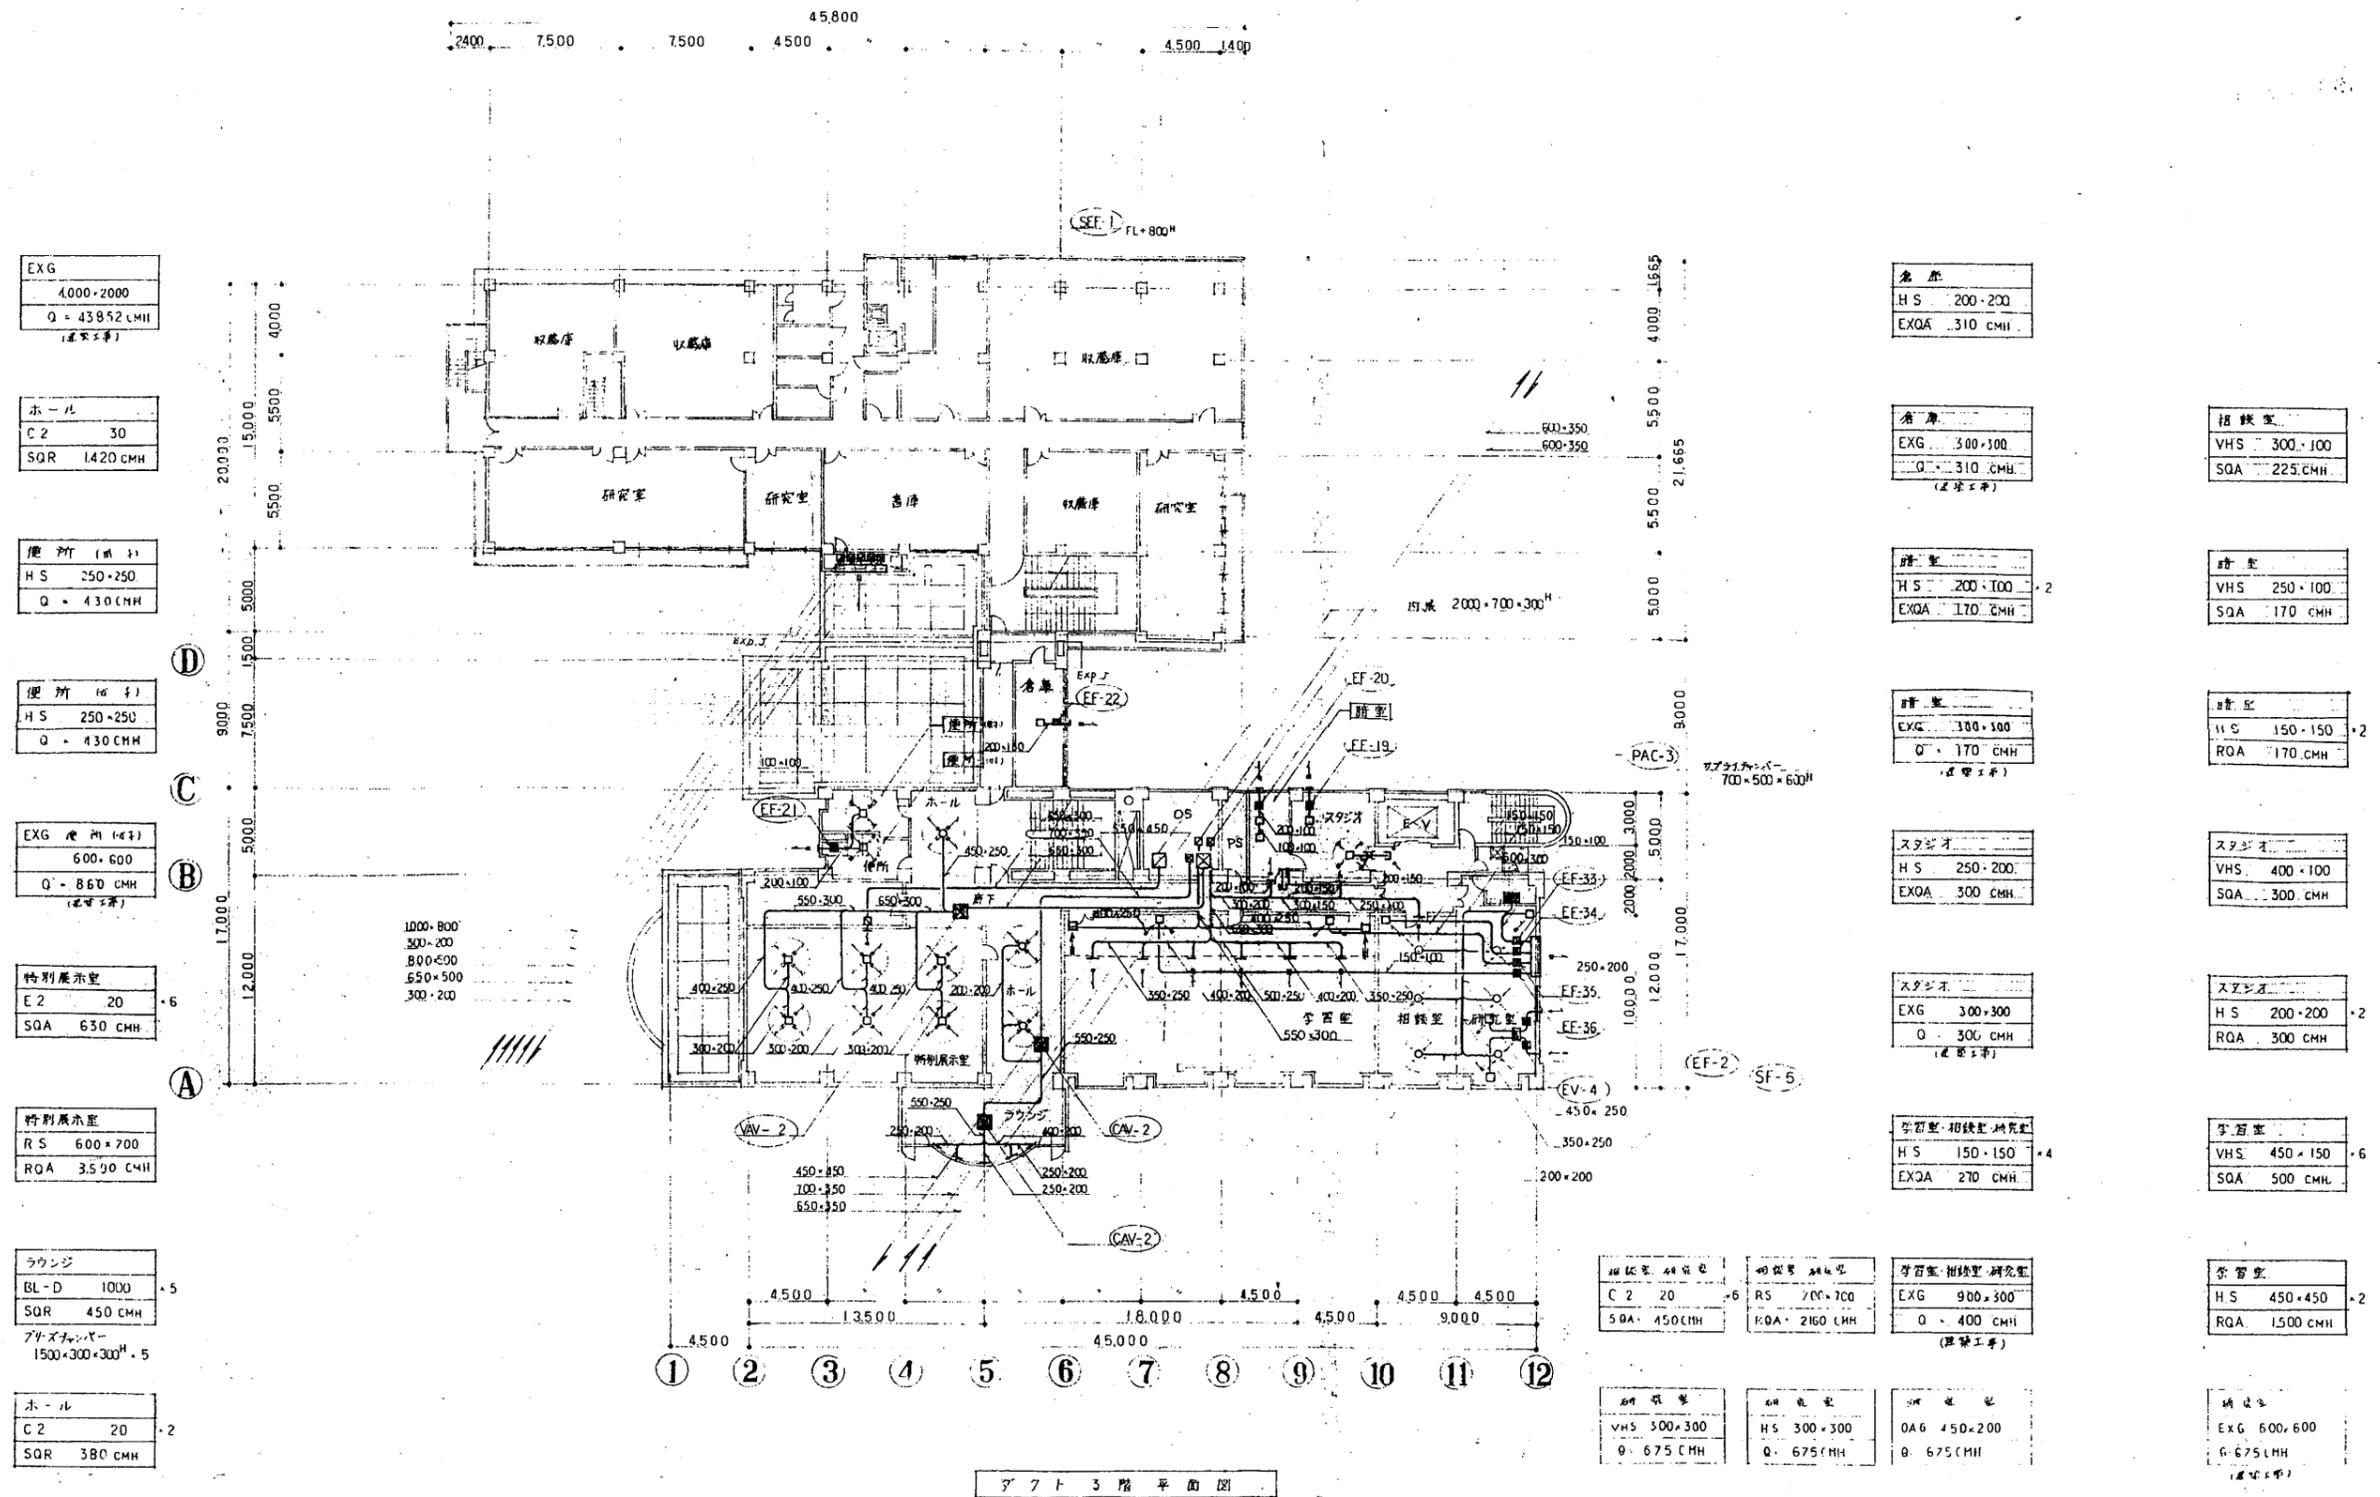


ダクト3階平面図

博物館

工事名	中央図書館ほか9か所 建築基準法第12条定期点検業務委託		設計者資格 氏名	級建築士登録第 _____ 号		課長	主査等	担当者	横須賀市 財務部 FM推進課
図面名称	ダクト3階平面図	図番	縮尺	作図	平成 年 月 日				

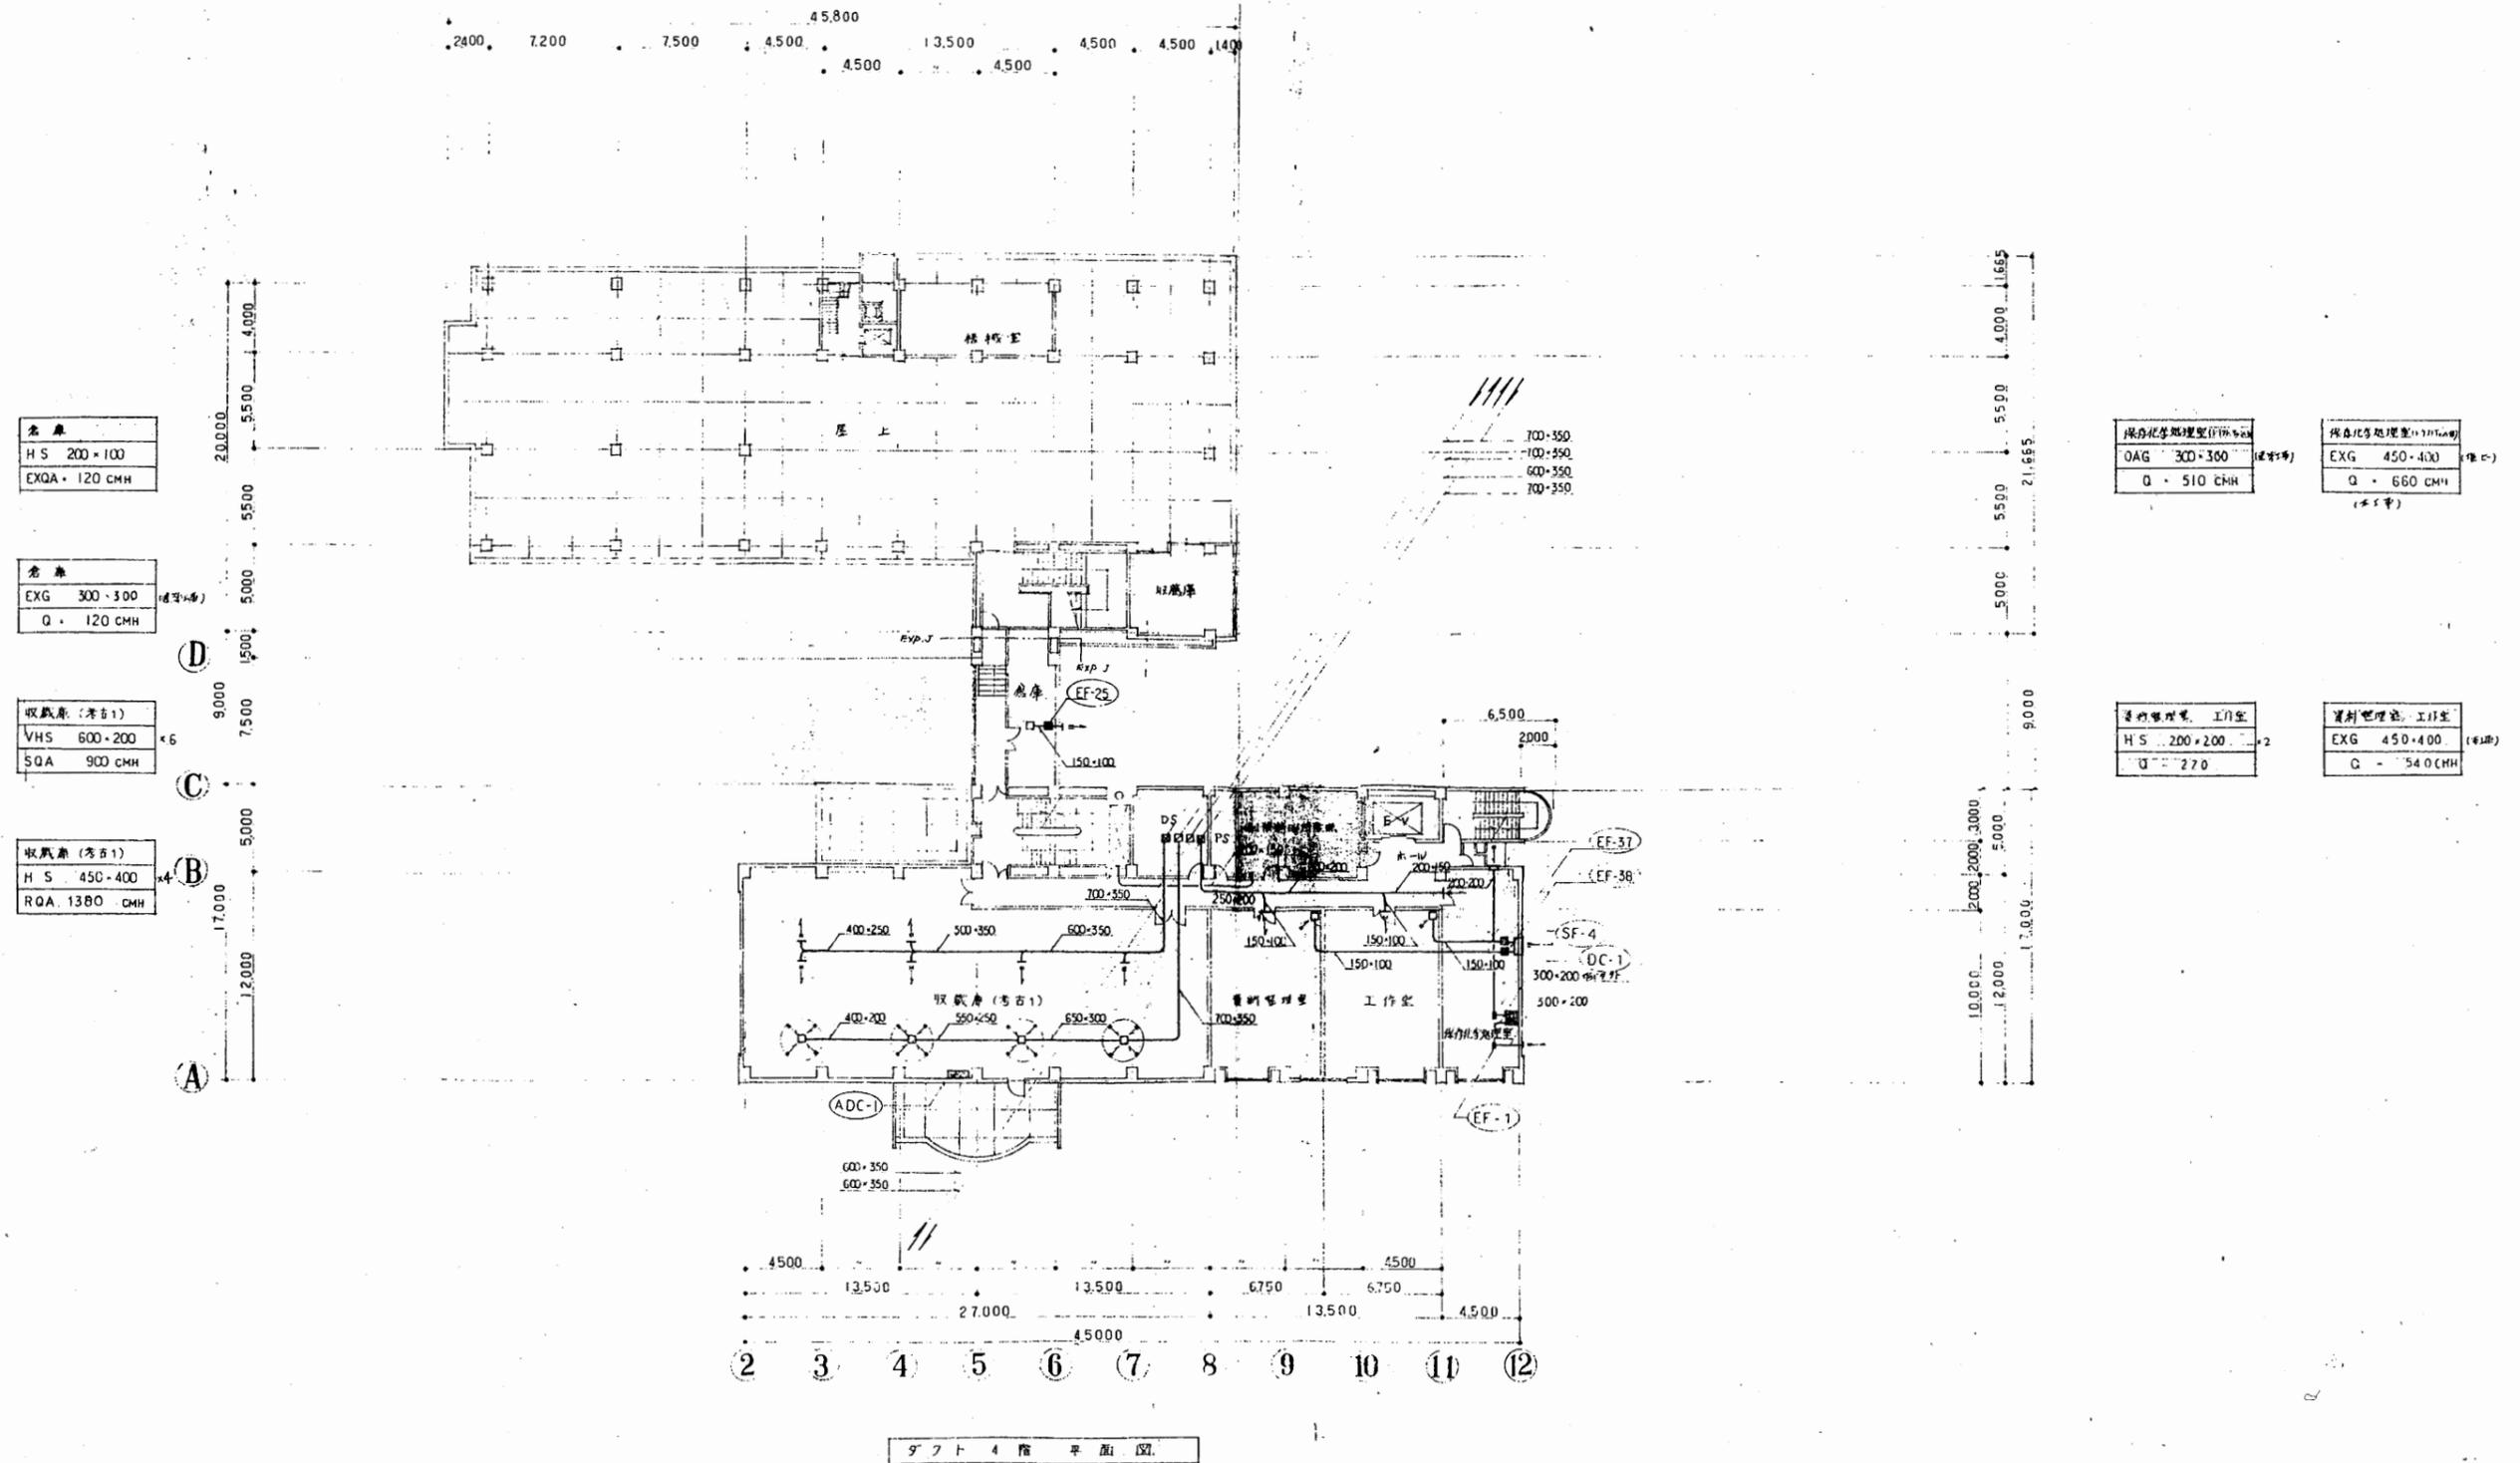


工事名	中央図書館ほか9か所 建築基準法第12条定期点検業務委託		設計者資格 氏名	級建築士登録第 号		課長	主査等	担当者	横須賀市 財務部 FM推進課
図面名称	ダクト4階平面図	図番	縮尺	1:200	作図	平成 年 月 日			

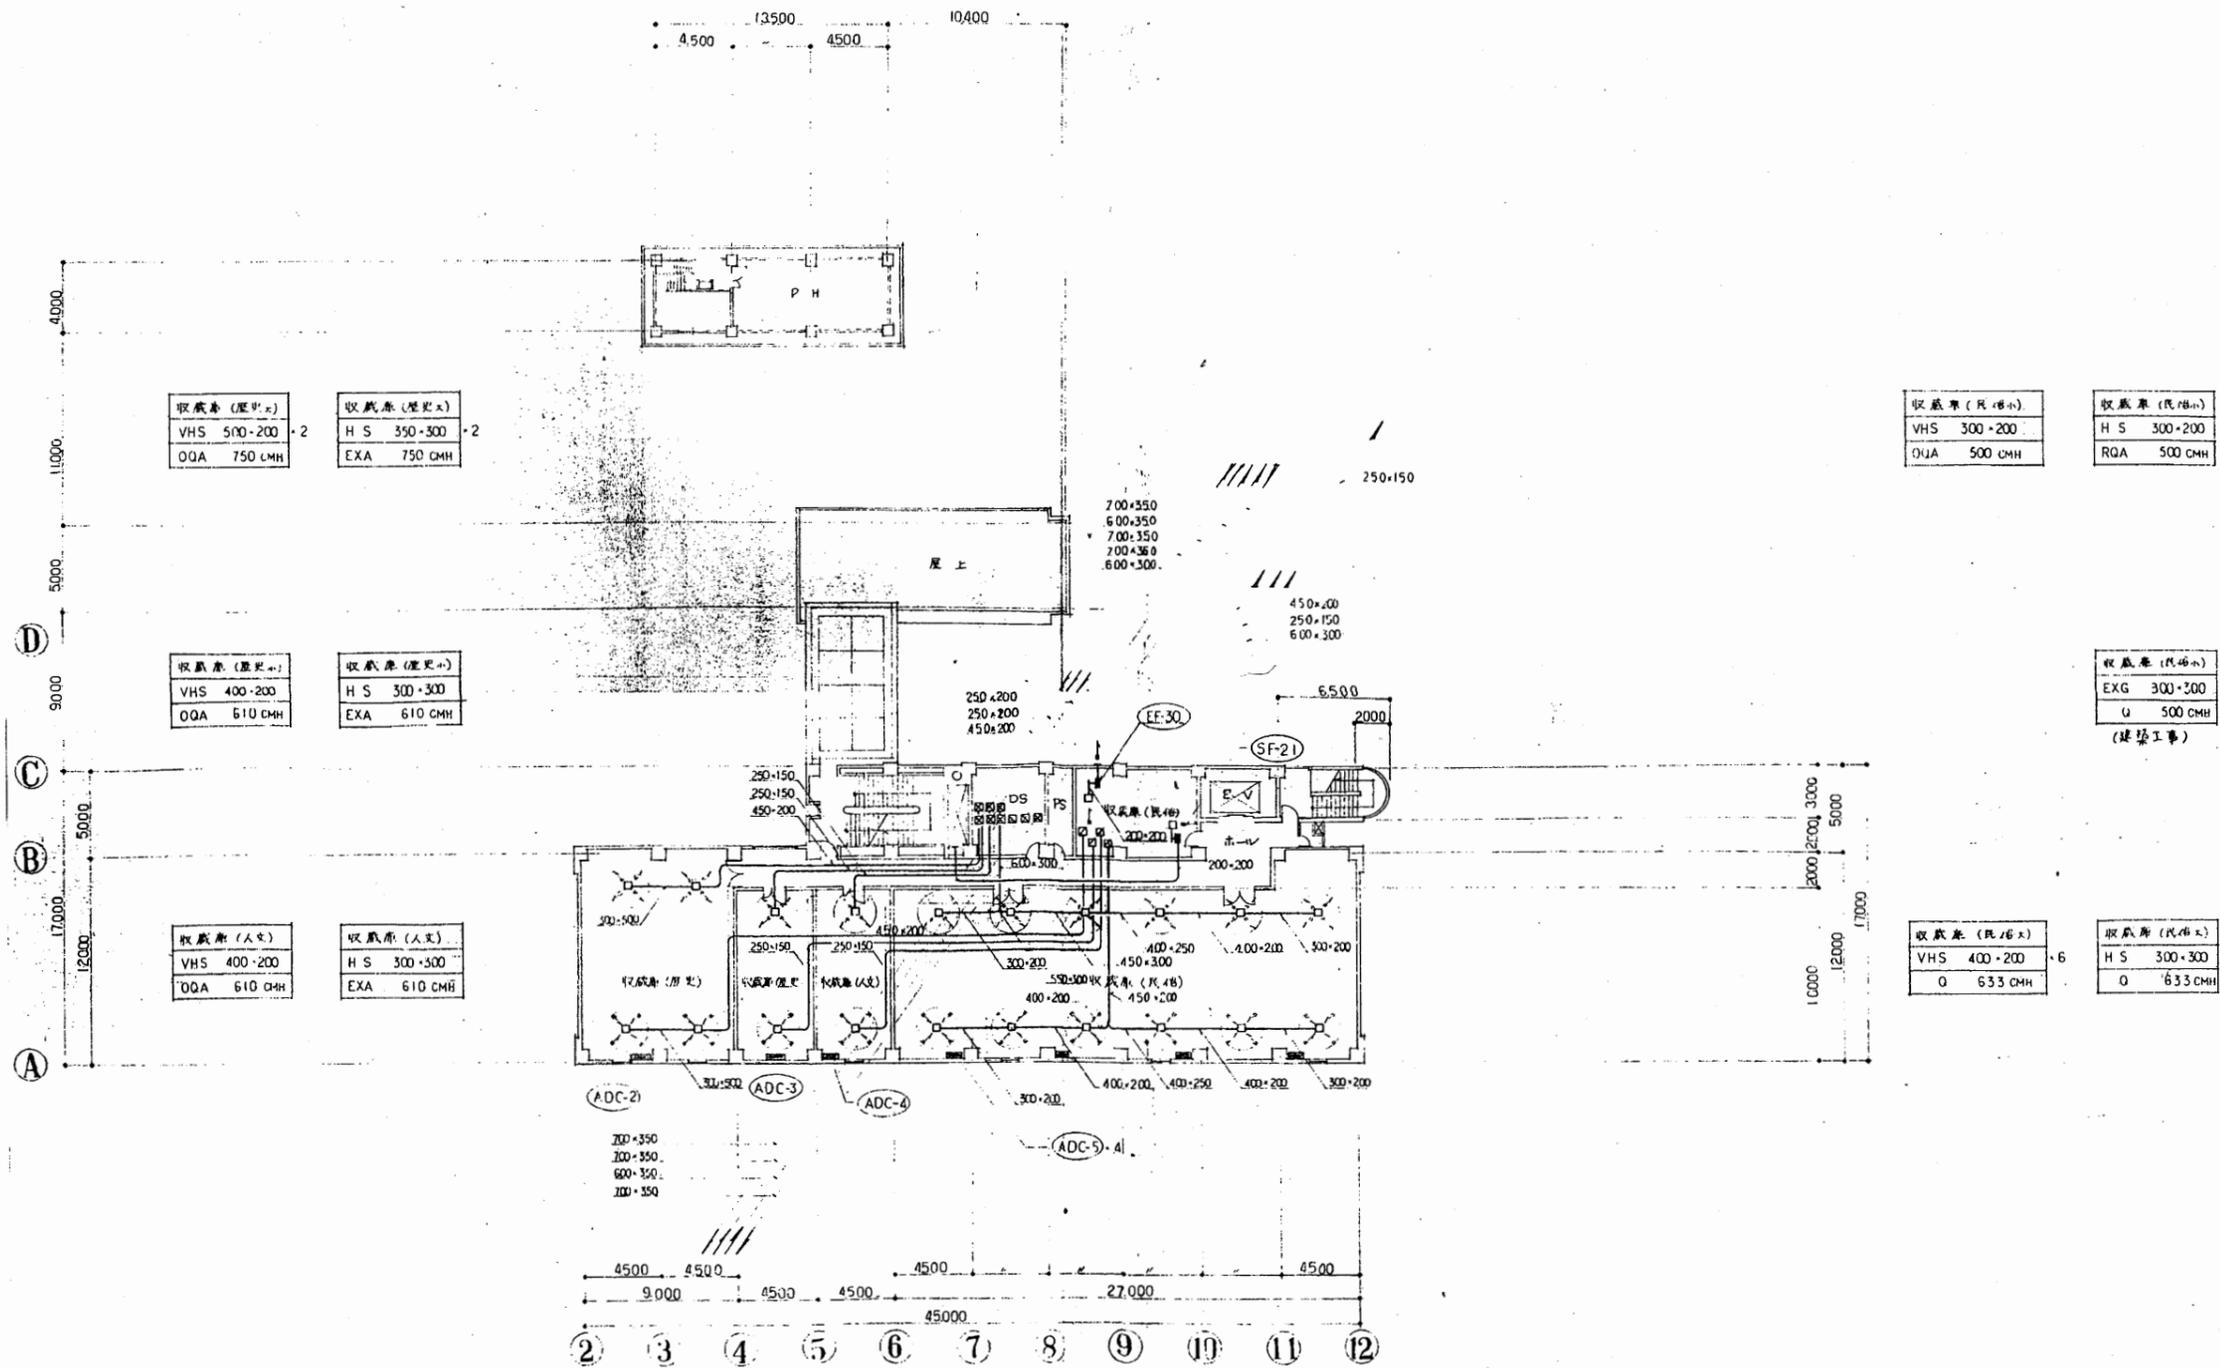


ダクト5階平面図

工事名	中央図書館ほか9か所 建築基準法第12条定期点検業務委託		設計者資格 氏名	級建築士登録第 _____ 号		課長	主査等	担当者	横須賀市 財務部 FM推進課
図面名称	ダクト5階平面図	図番	縮尺	1:200	作図	平成	年	月	

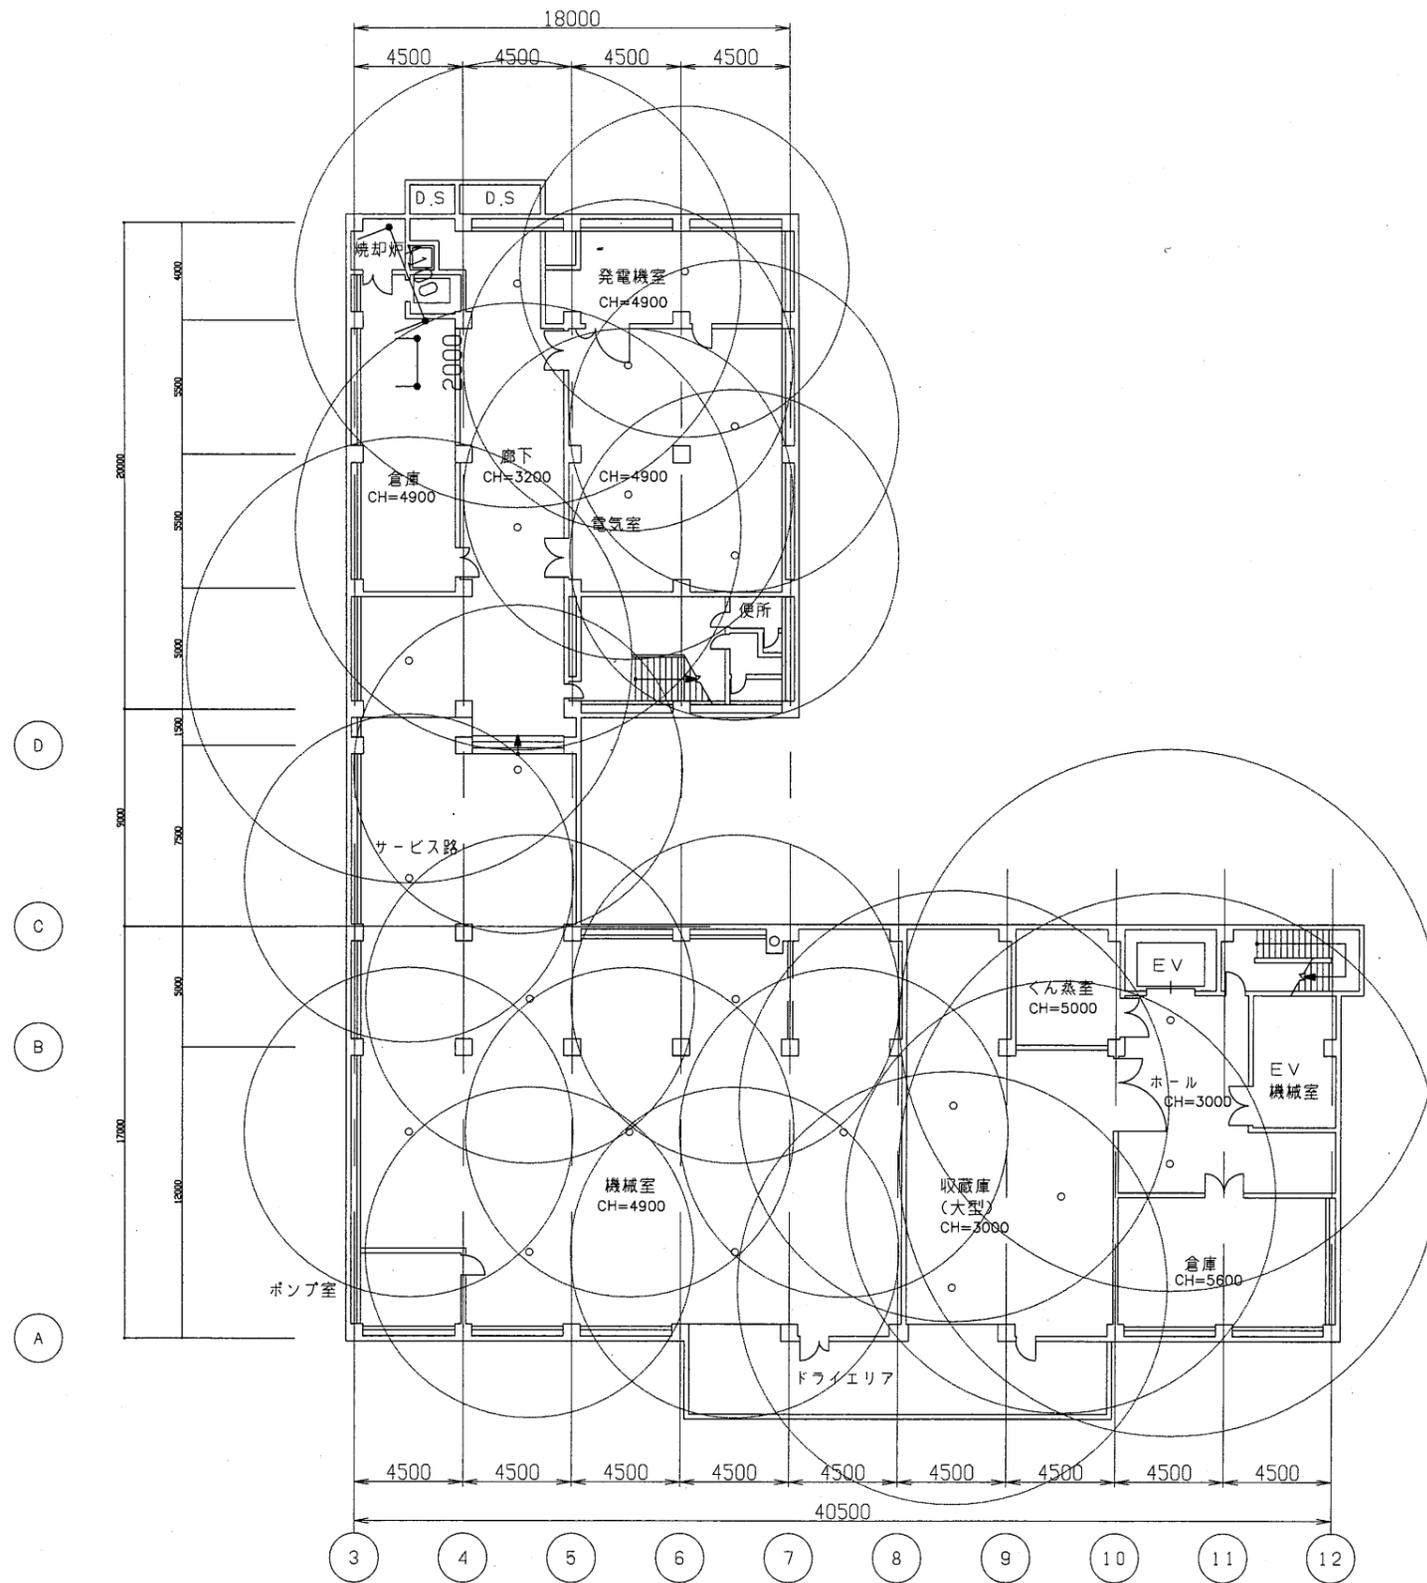

博物館


工事名	中央図書館ほか9か所 建築基準法第12条定期点検業務委託			設計者資格 氏名	級建築士登録第 _____ 号			課長	主査等	担当者	横須賀市 財務部 FM推進課
図面名称	地下1階平面図	図番		縮尺	1:300	作図	平成 年 月 日				

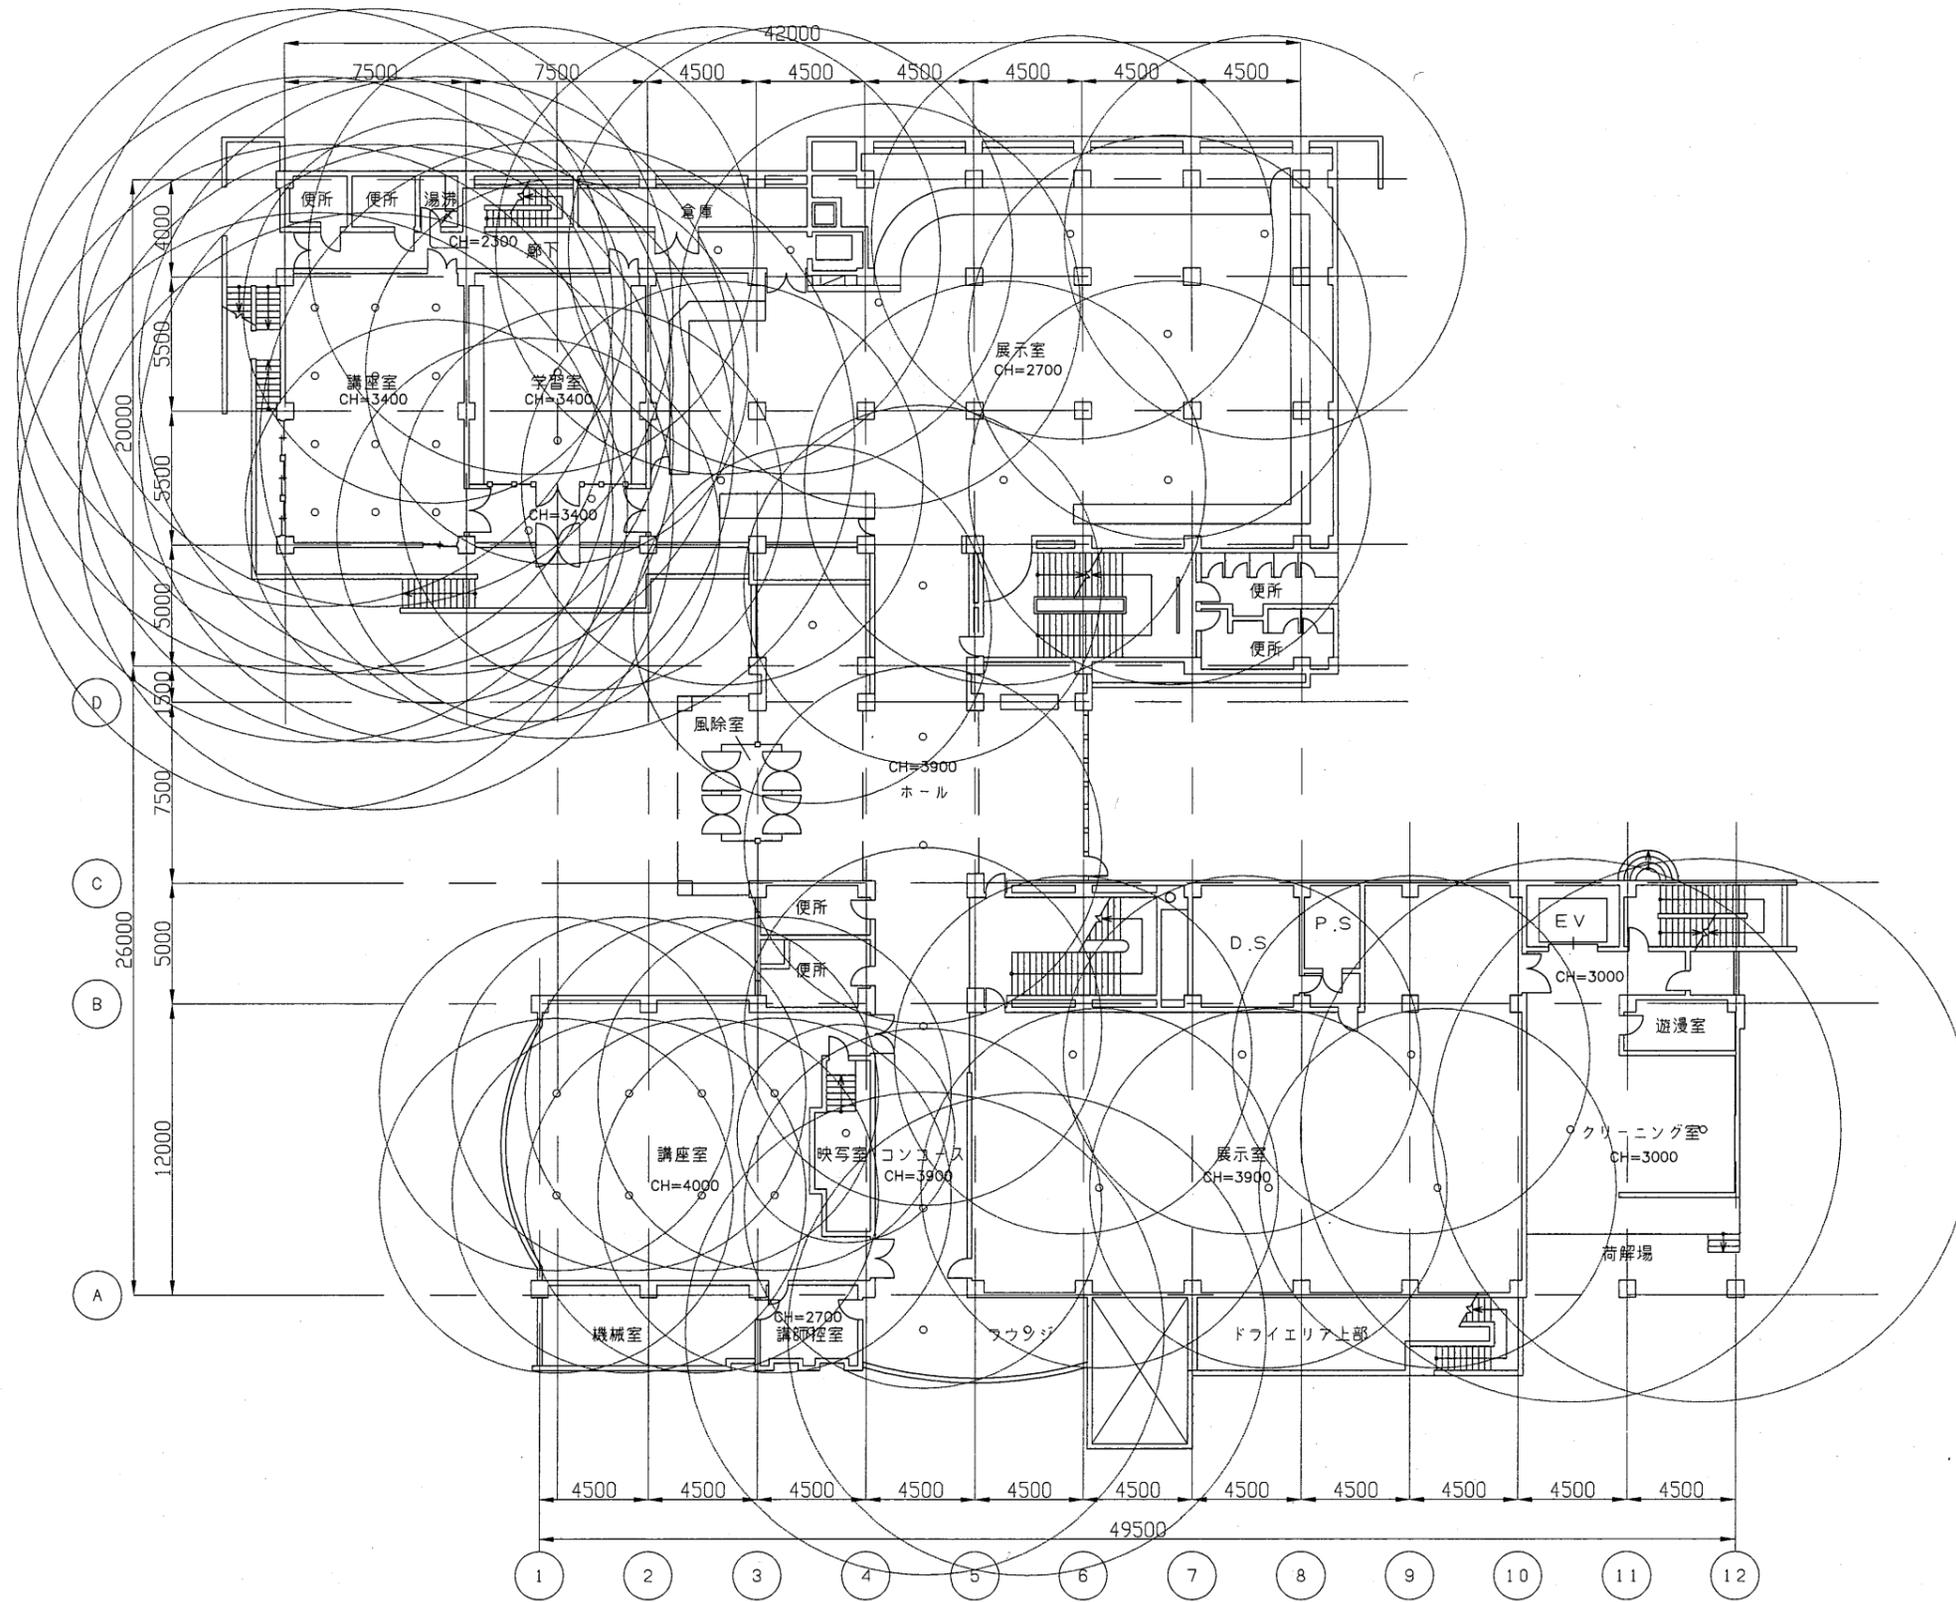

1階平面図


博物館

工事名	中央図書館ほか9か所 建築基準法第12条定期点検業務委託			設計者資格 氏名	級建築士登録第 _____ 号			課長	主査等	担当者	横須賀市 財務部 FM推進課
図面名称	1階非常照明平面図	図番	縮尺	1:300	作図	平成	年	月	日		

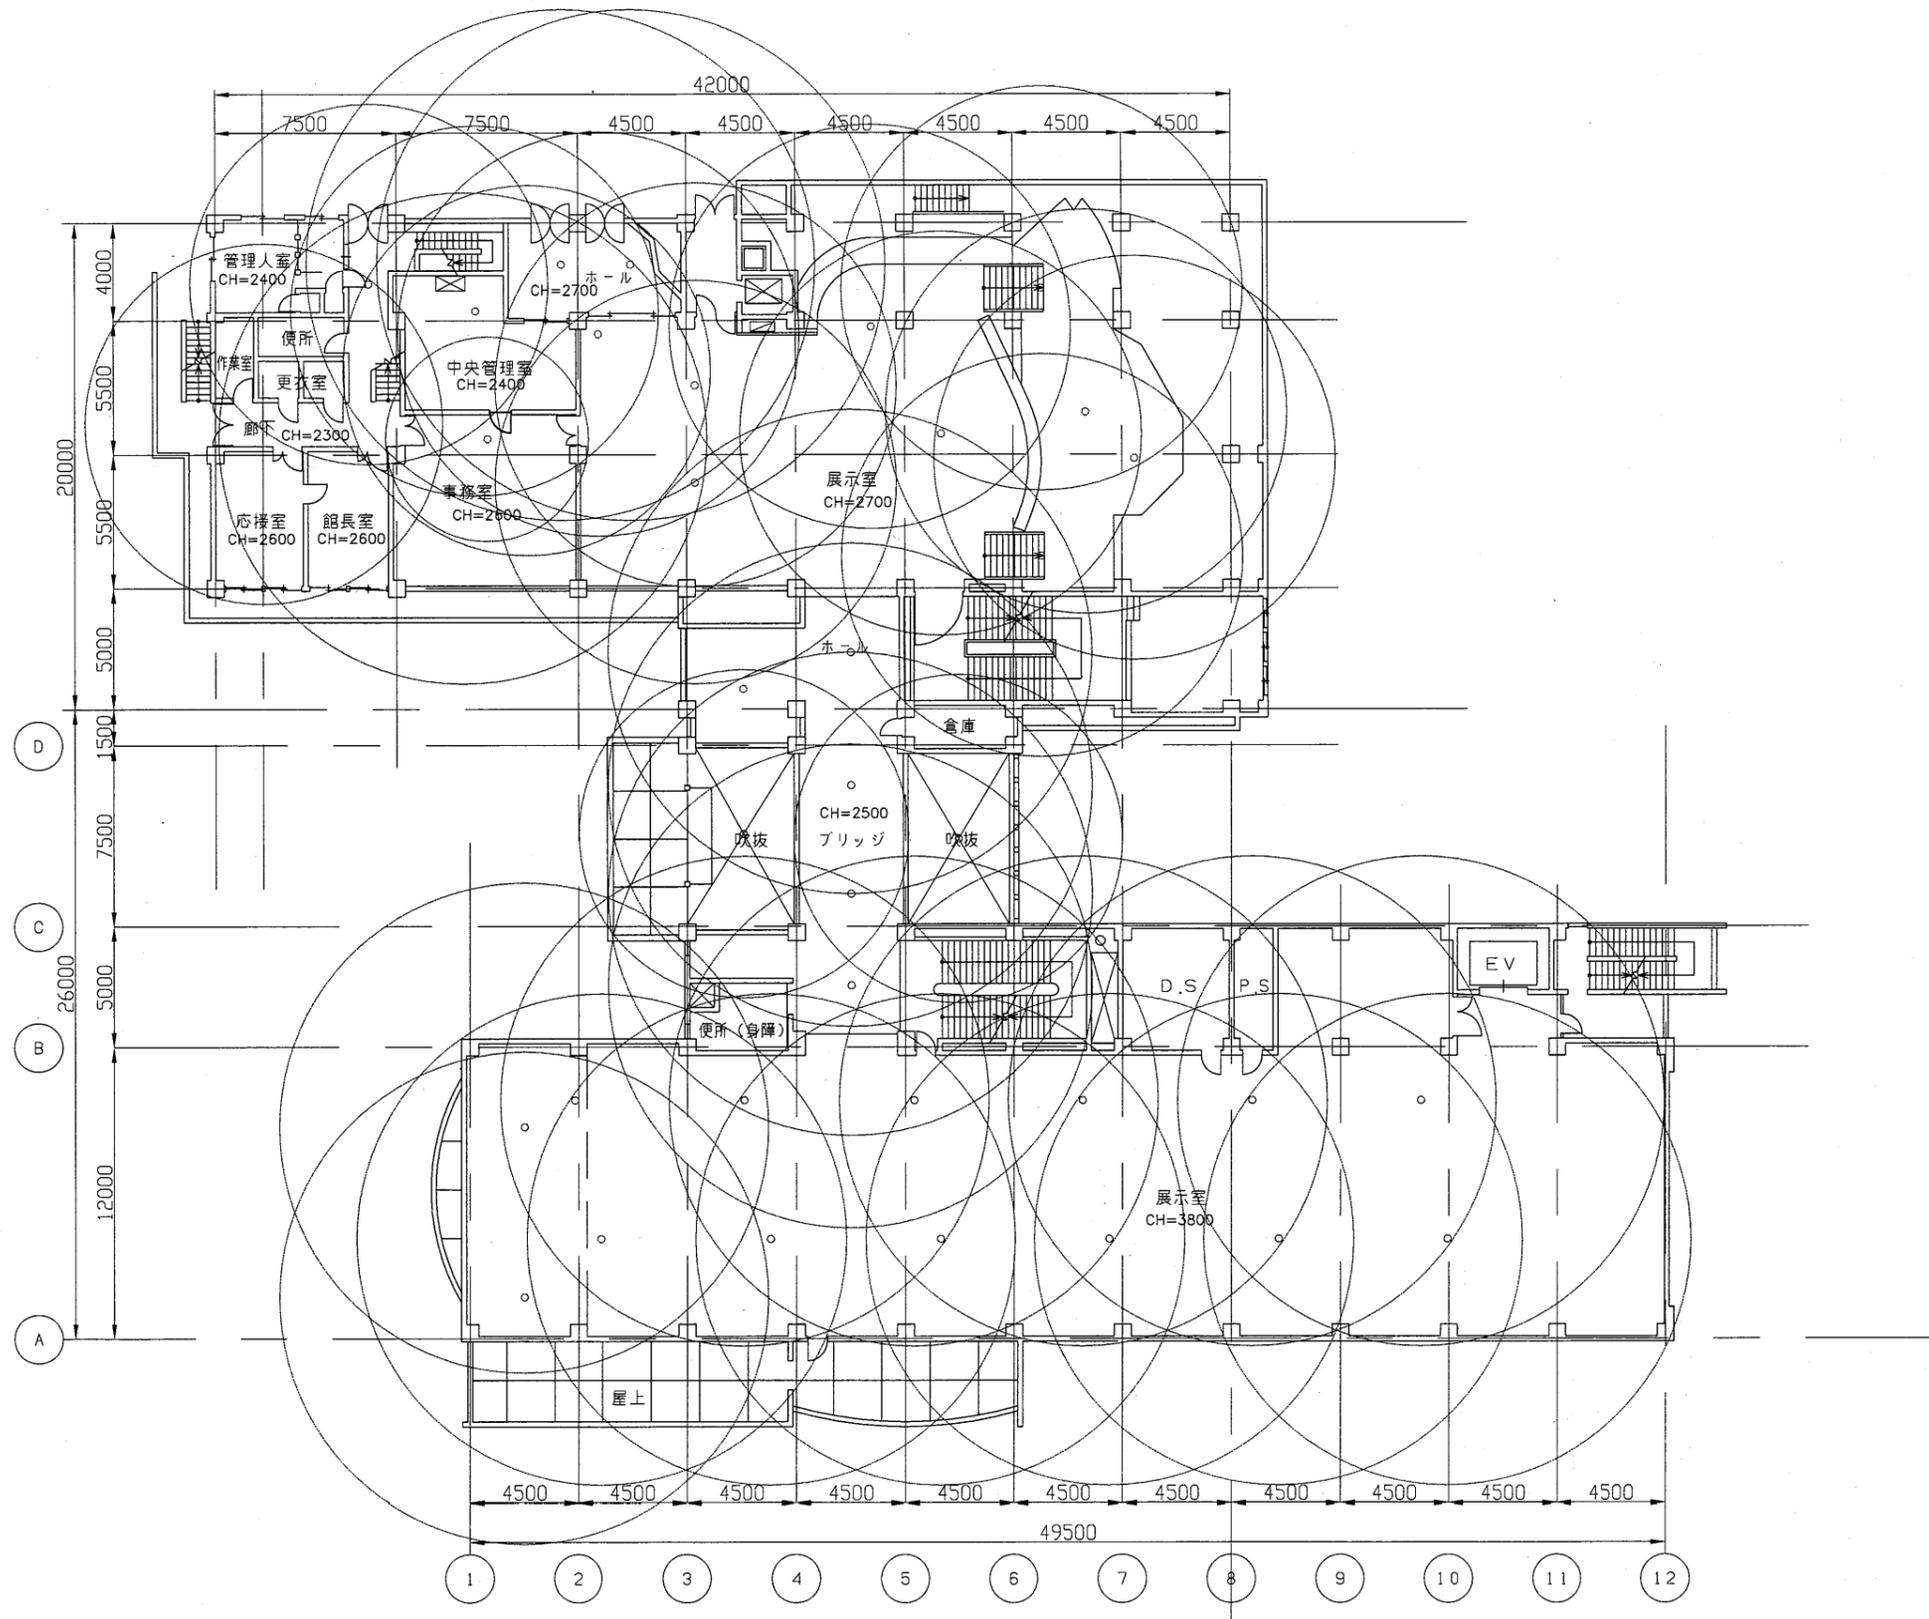


博物館

工事名	中央図書館ほか9か所 建築基準法第12条定期点検業務委託			設計者資格 氏名	級建築士登録第 _____ 号			課長	主査等	担当者	横須賀市 財務部 FM推進課
図面名称	2階非常照明平面図	図番	縮尺	1:300	作図	平成	年	月	日		

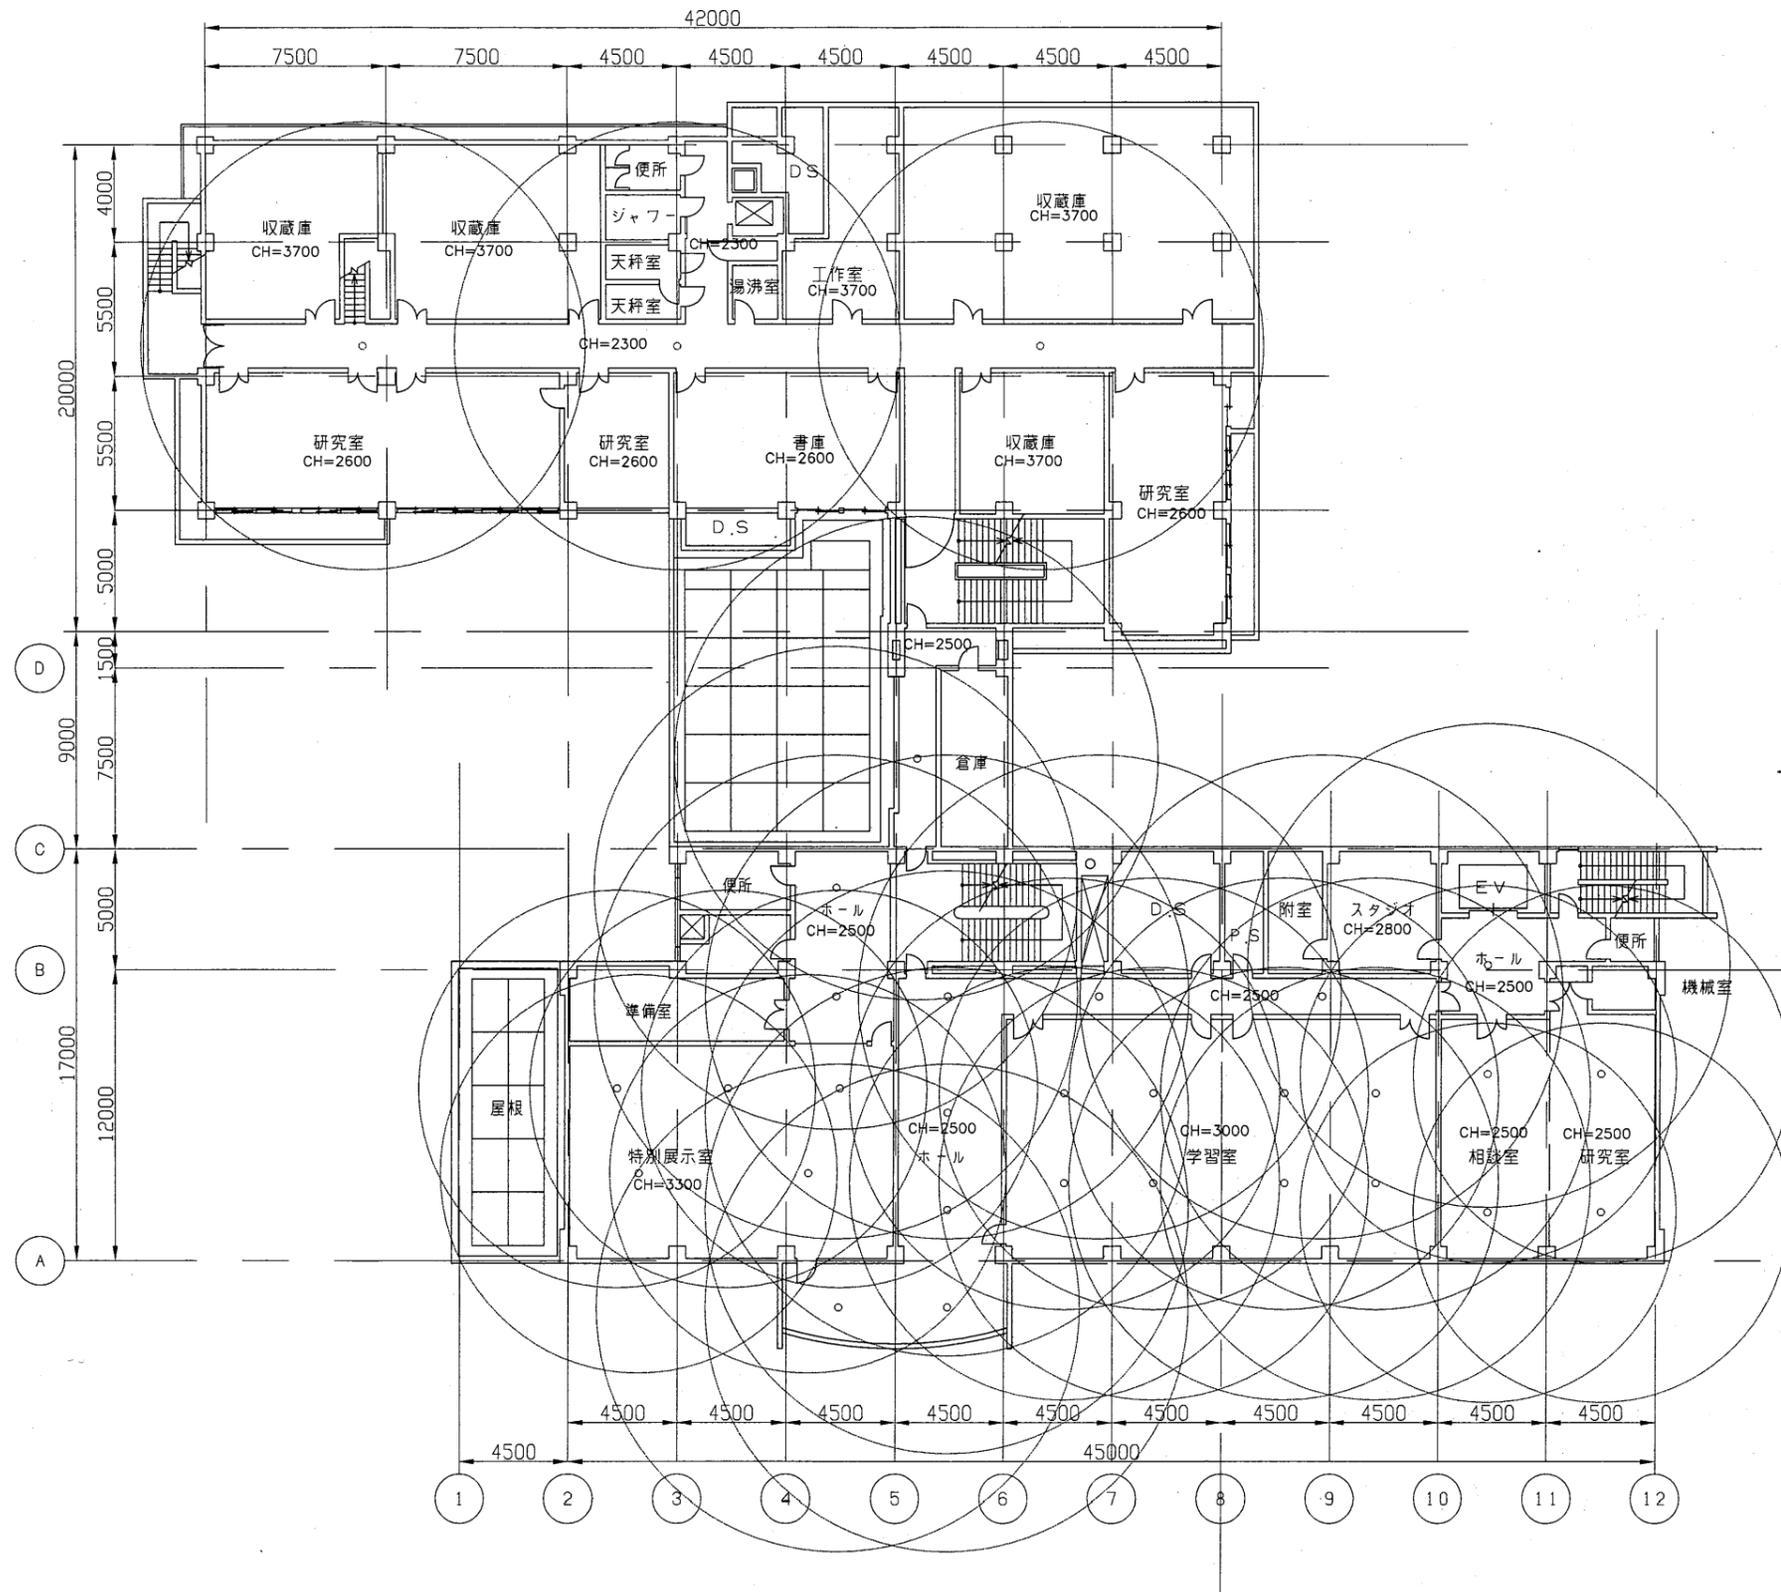


博物館

工事名	中央図書館ほか9か所 建築基準法第12条定期点検業務委託		設計者資格 氏名	級建築士登録第 _____ 号			課長	主査等	担当者	横須賀市 財務部 FM推進課
図面名称	3階非常照明平面図	図番	縮尺	1:300	作図	平成 年 月 日				

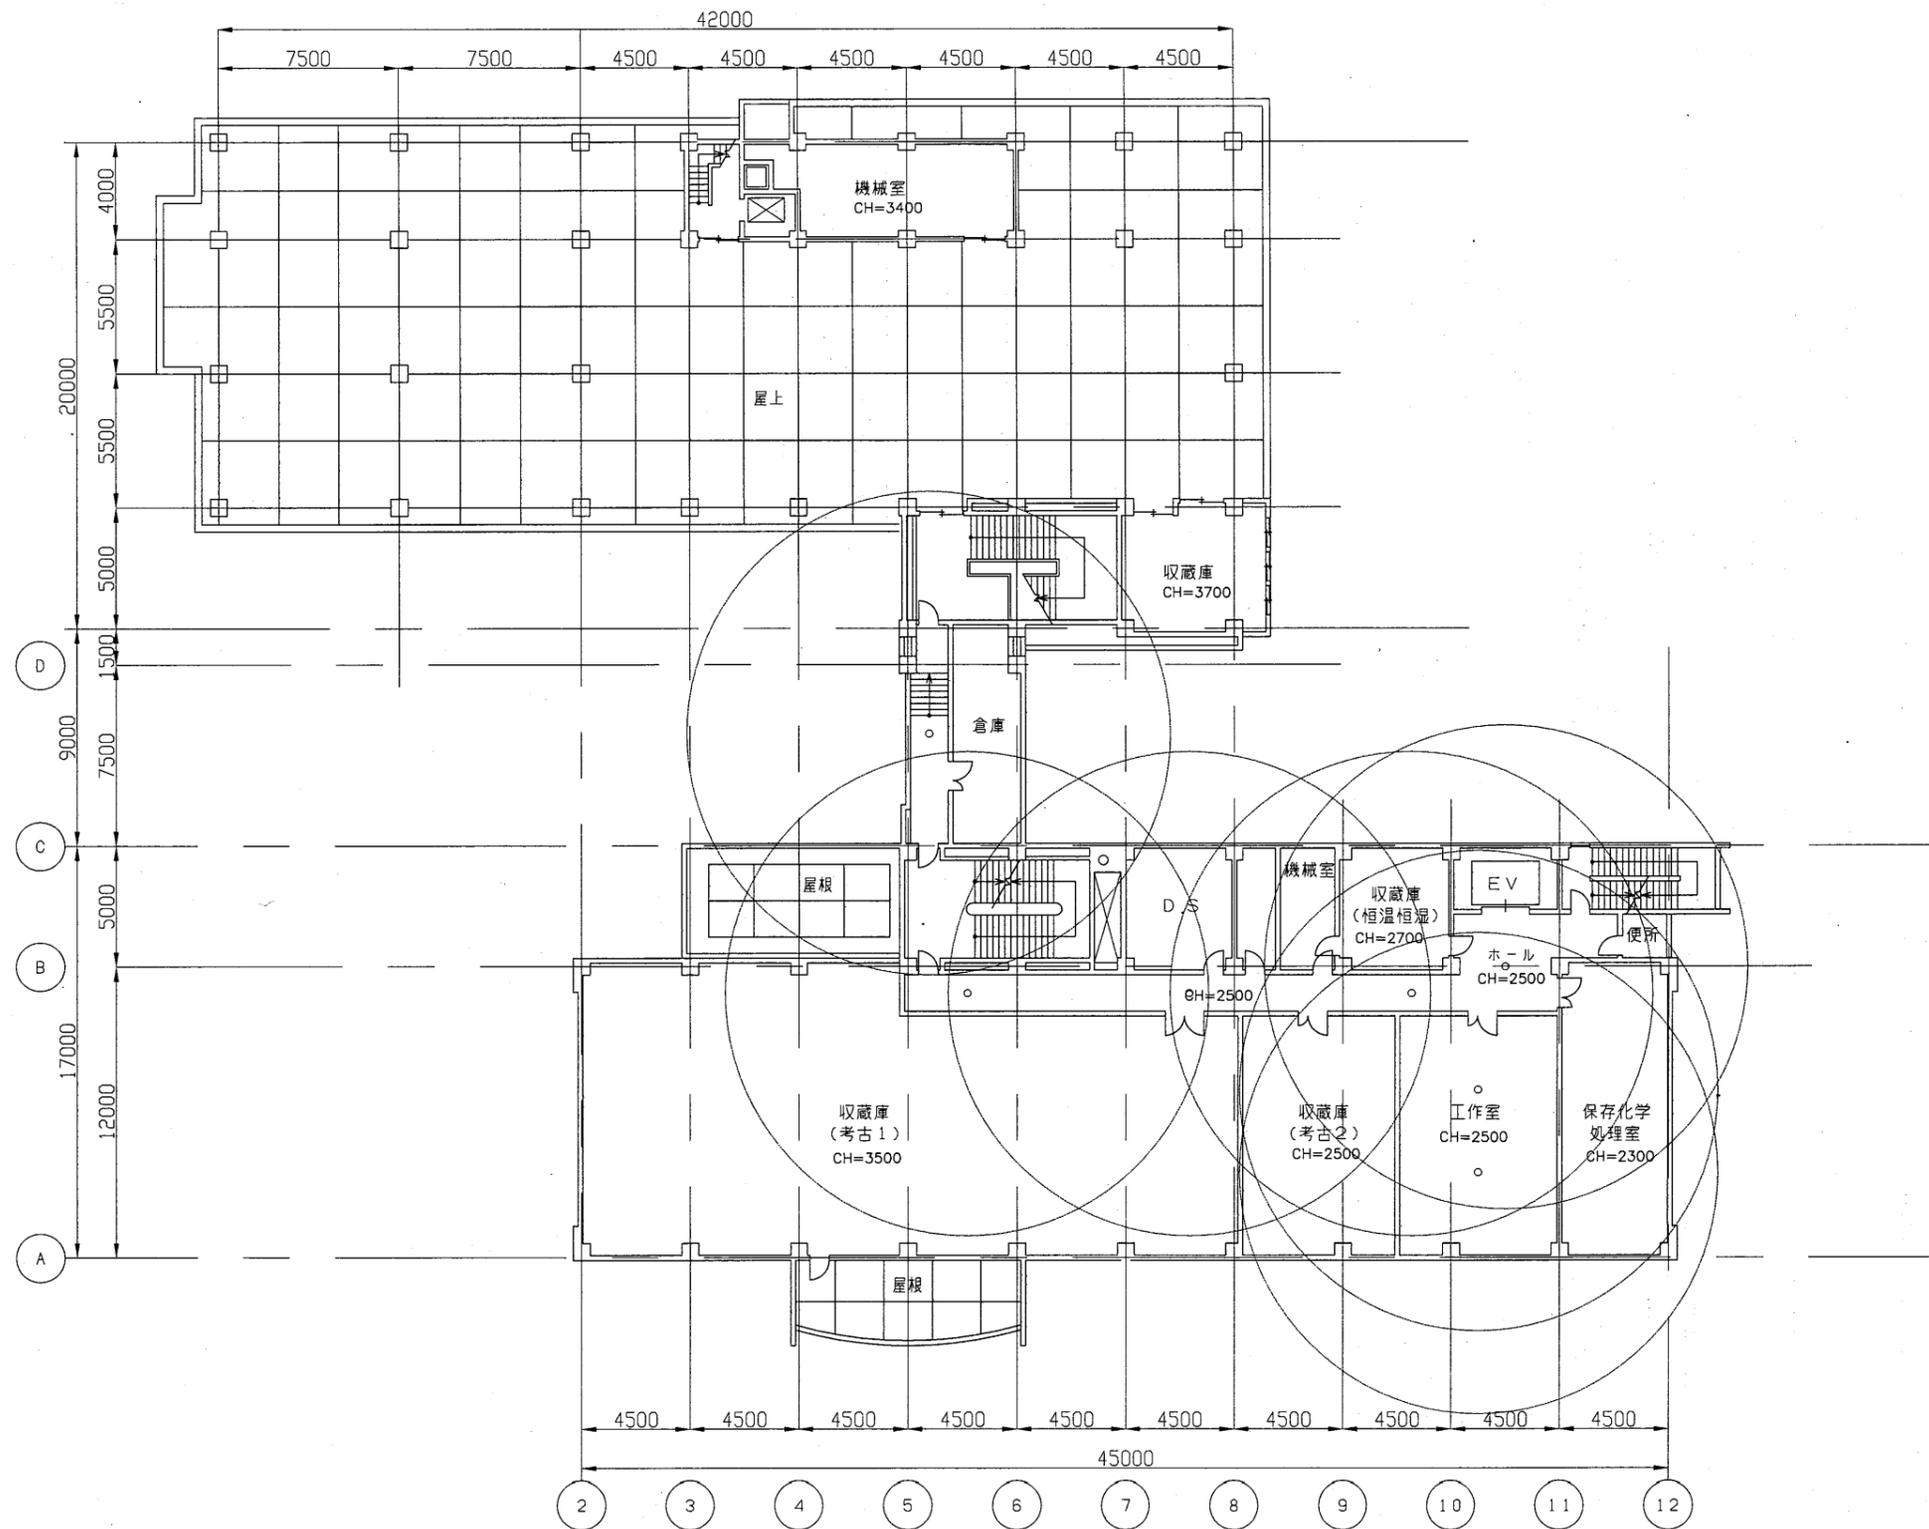


博物館

工事名	中央図書館ほか9か所 建築基準法第12条定期点検業務委託		設計者資格 氏名	級建築士登録第 号			課長	主査等	担当者	横須賀市 財務部 FM推進課
図面名称	4階非常照明平面図	図番	縮尺	1:300	作図	平成 年 月 日				

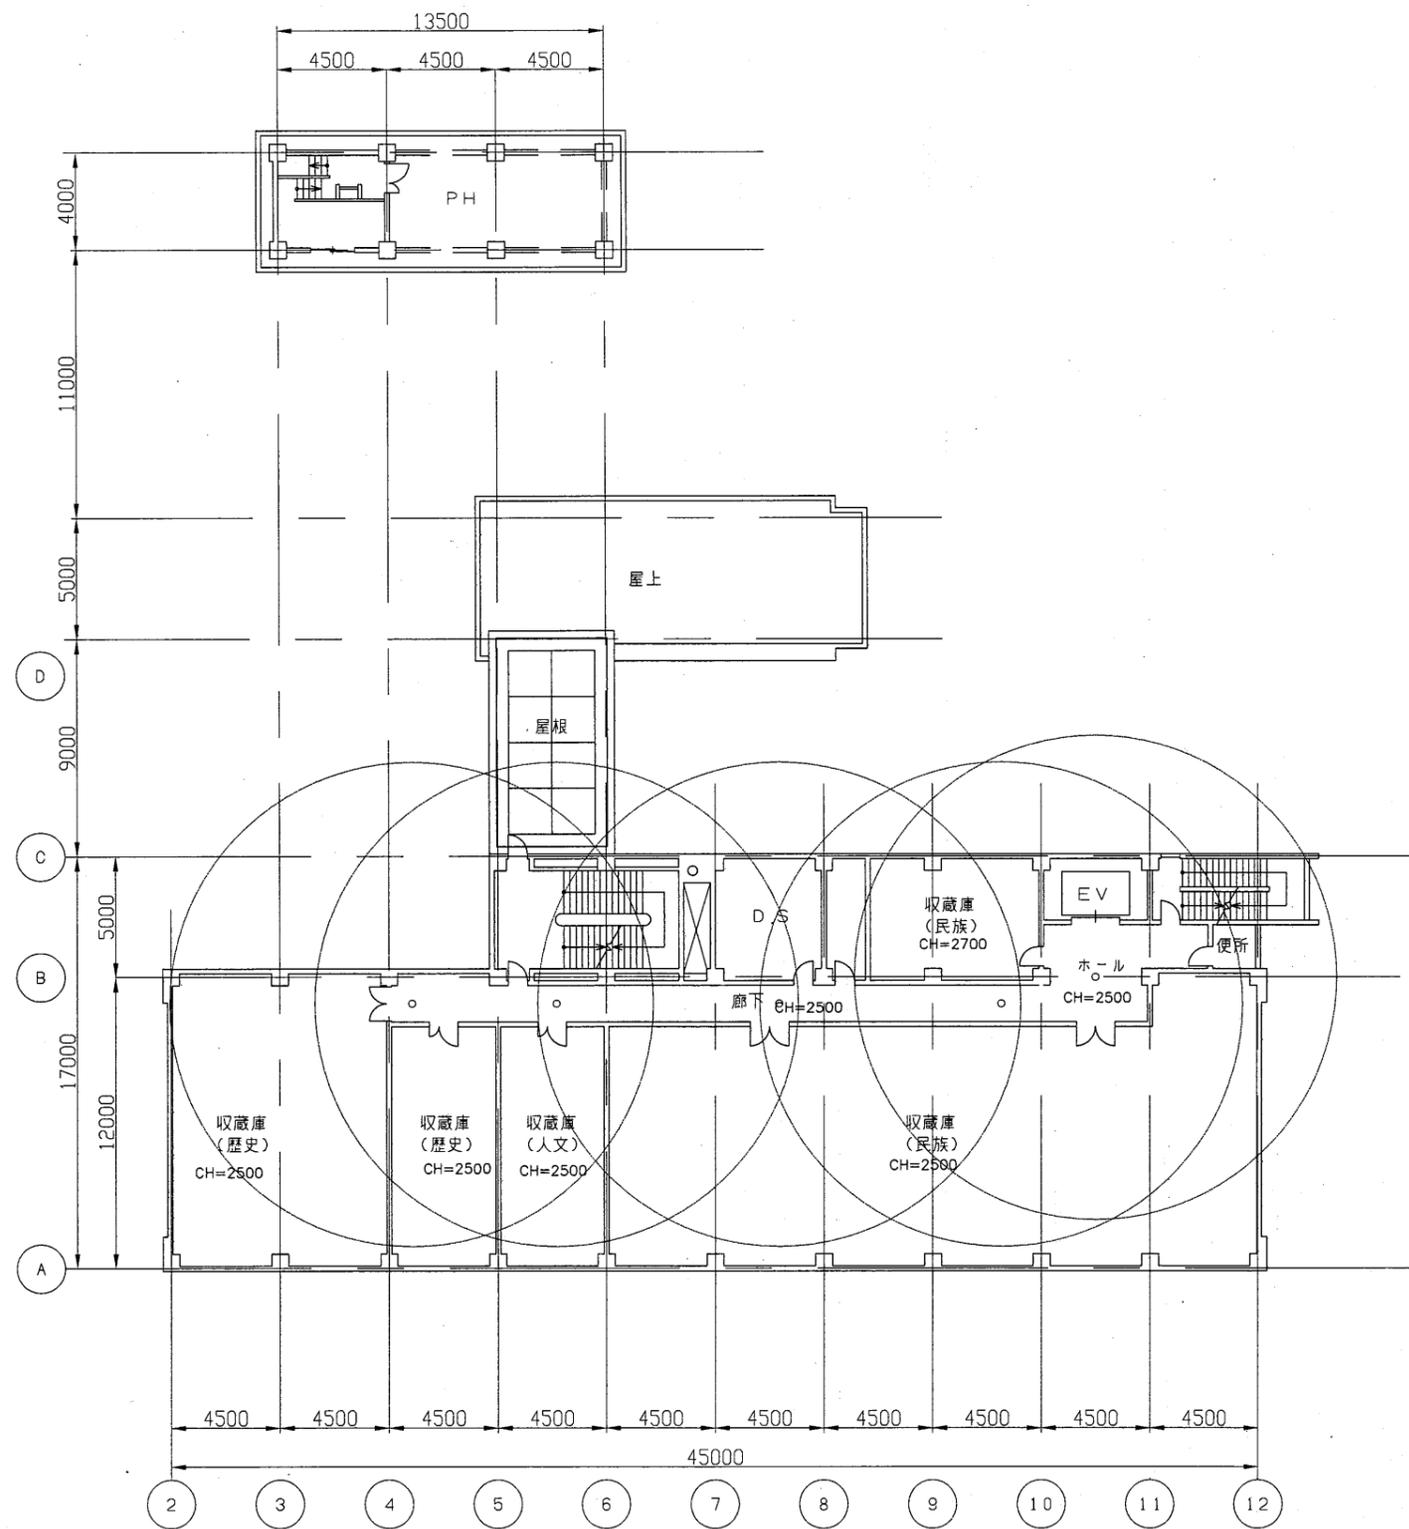


博物館

工事名	中央図書館ほか9か所 建築基準法第12条定期点検業務委託		設計者資格 氏名	級建築士登録第 _____ 号			課長	主査等	担当者	横須賀市 財務部 FM推進課
図面名称	5階非常照明平面図	図番	縮尺	1:300	作図	平成 年 月 日				

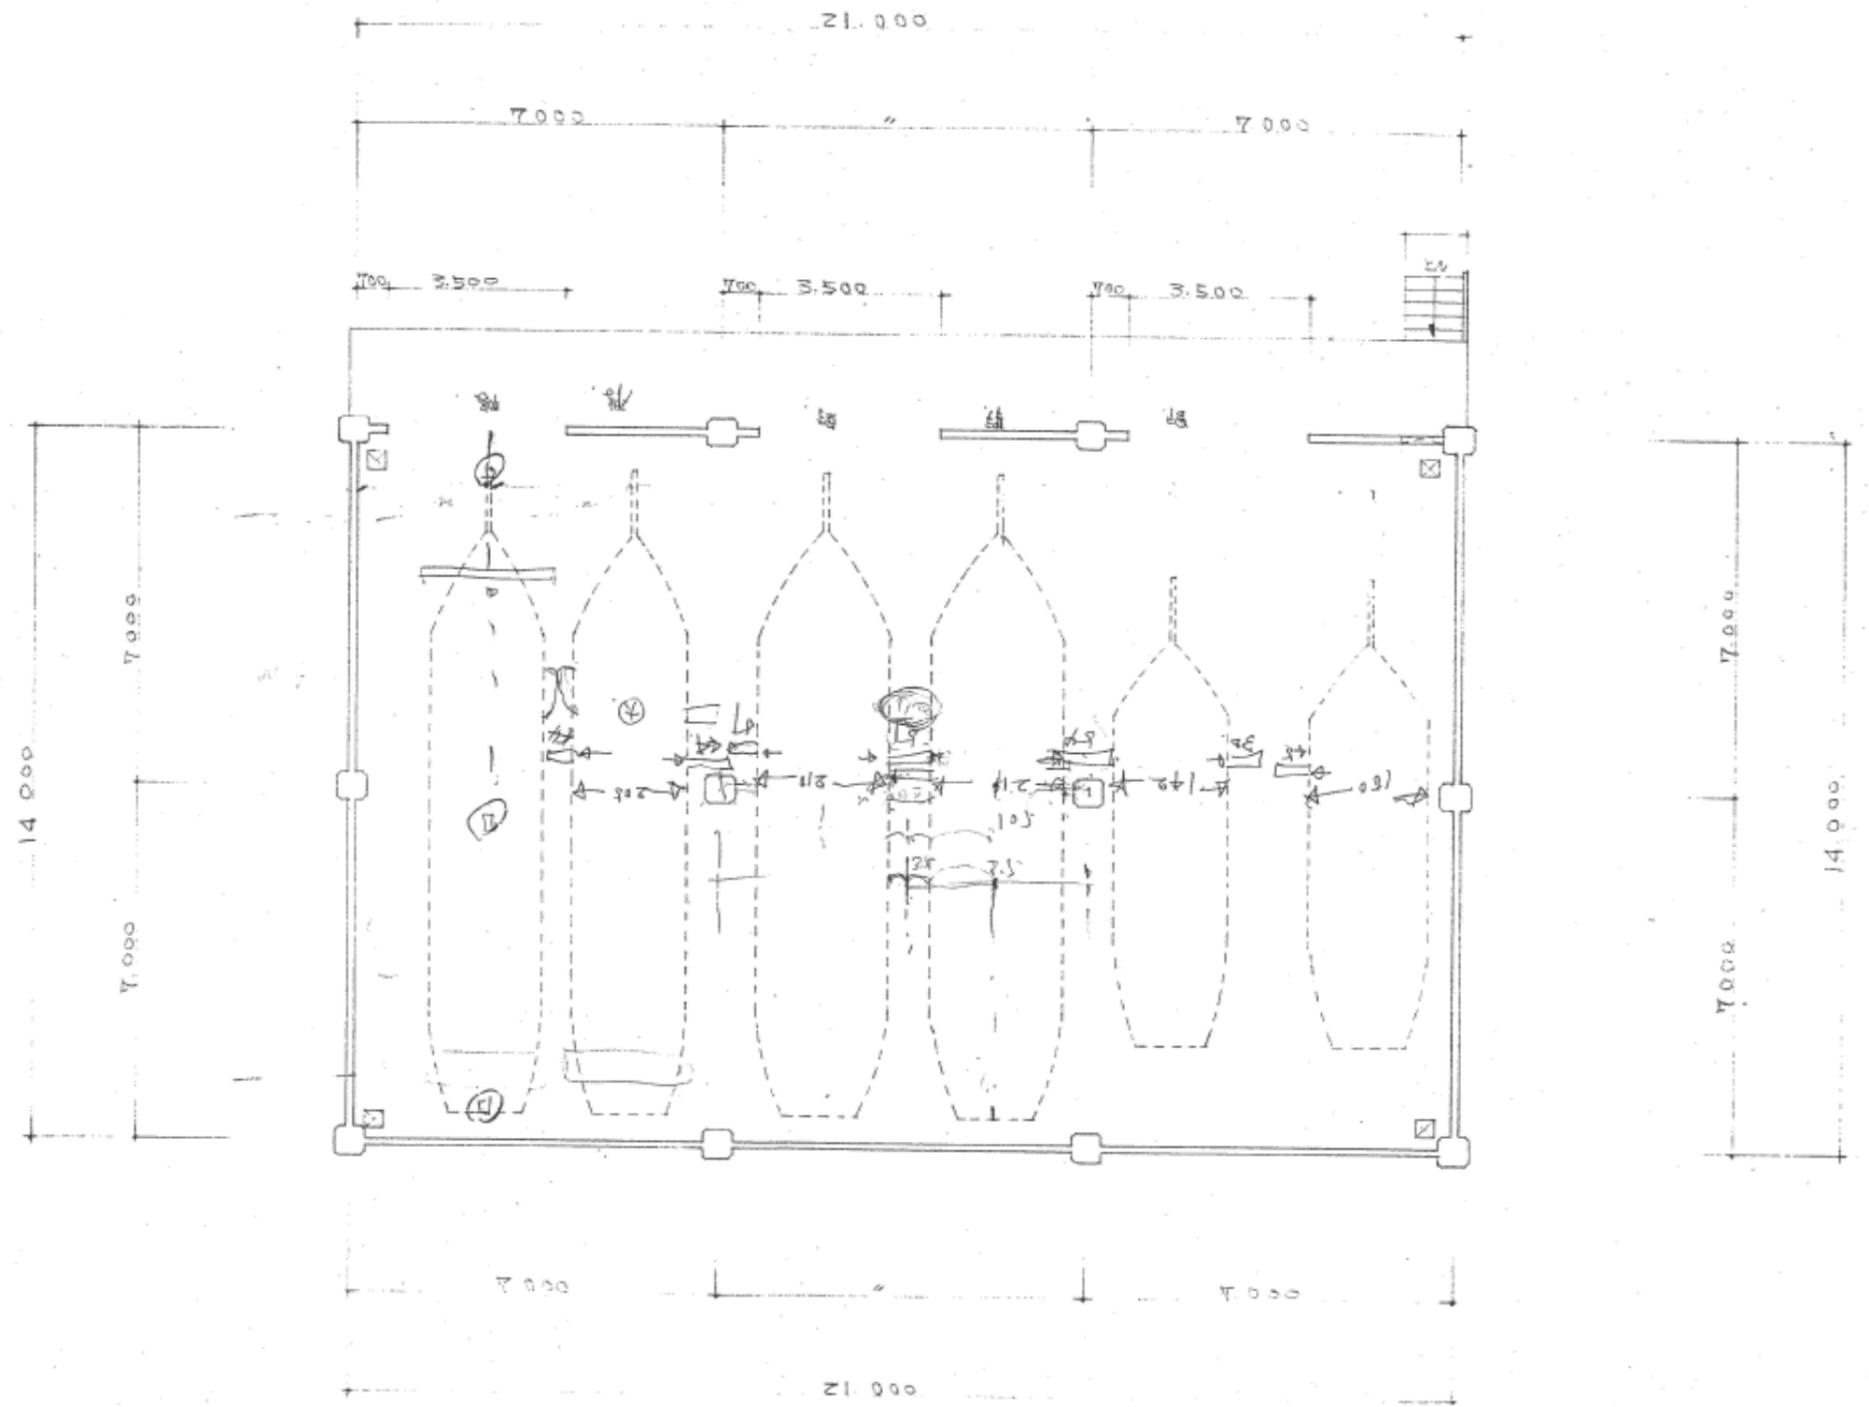


博物館収蔵庫


工事名	中央図書館ほか9か所 建築基準法第12条定期点検業務委託		設計者資格 氏名	級建築士登録第 号			課長	主査等	担当者	横須賀市 財務部 FM推進課
図面名称	図番	縮尺	作図	平成	年	月	日			

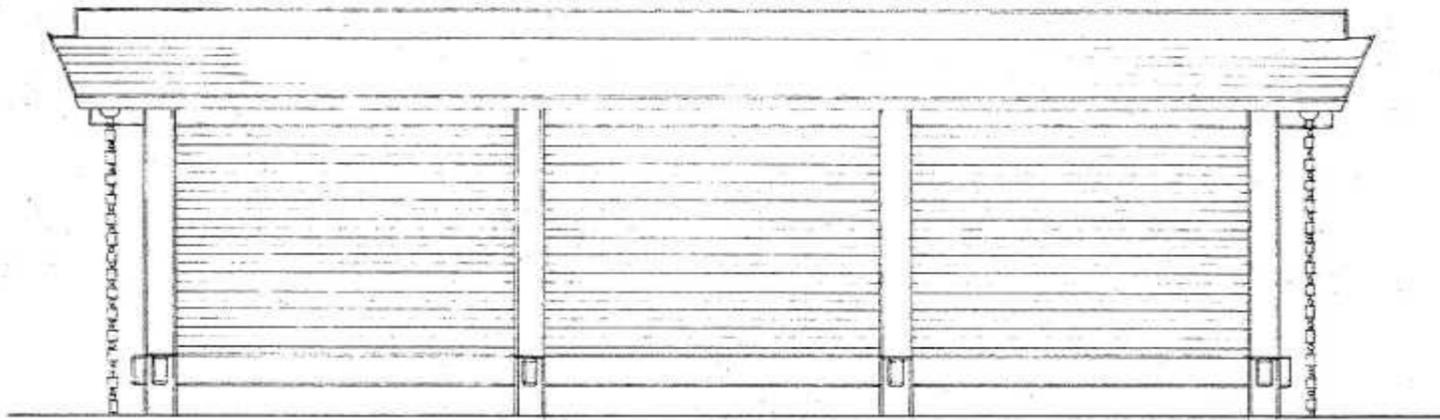


西立面図 1:100

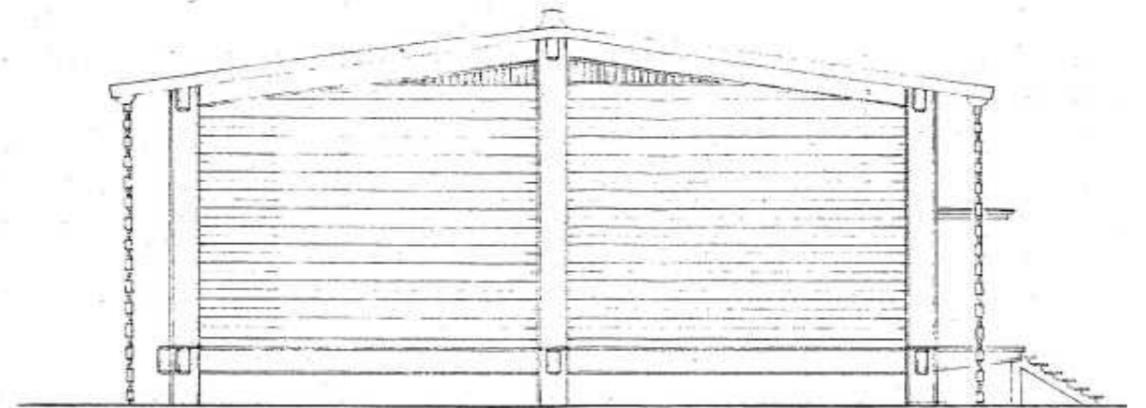


南立面図 1:100

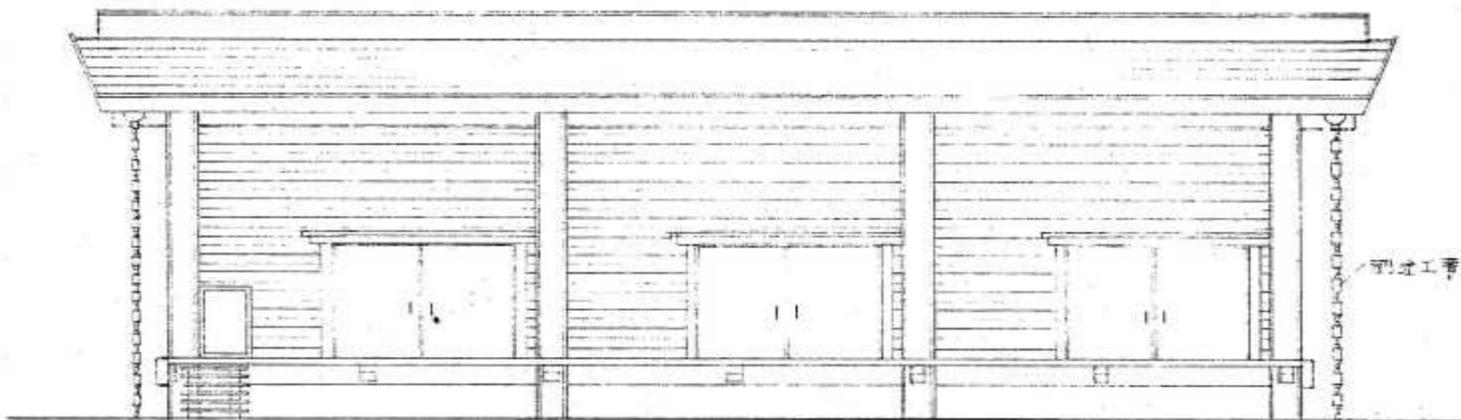

東立面図 1:100

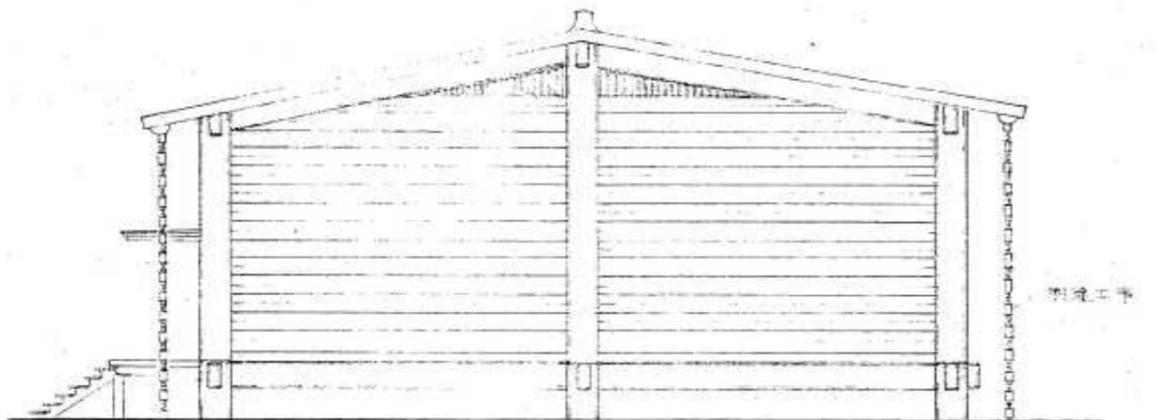


北立面図 1:100

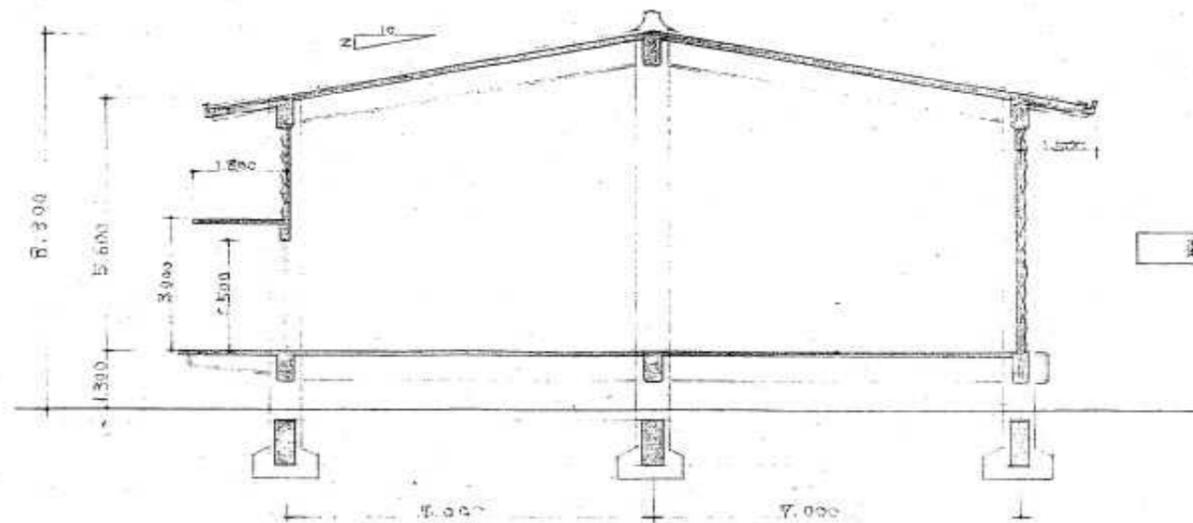

断面図 1:100


博物館収蔵庫

工事名	中央図書館ほか9か所 建築基準法第12条定期点検業務委託		設計者資格 氏名	級建築士登録第 号			課長	主査等	担当者	横須賀市 財務部 FM推進課
図面名称	図番	縮尺	作図	平成	年	月				

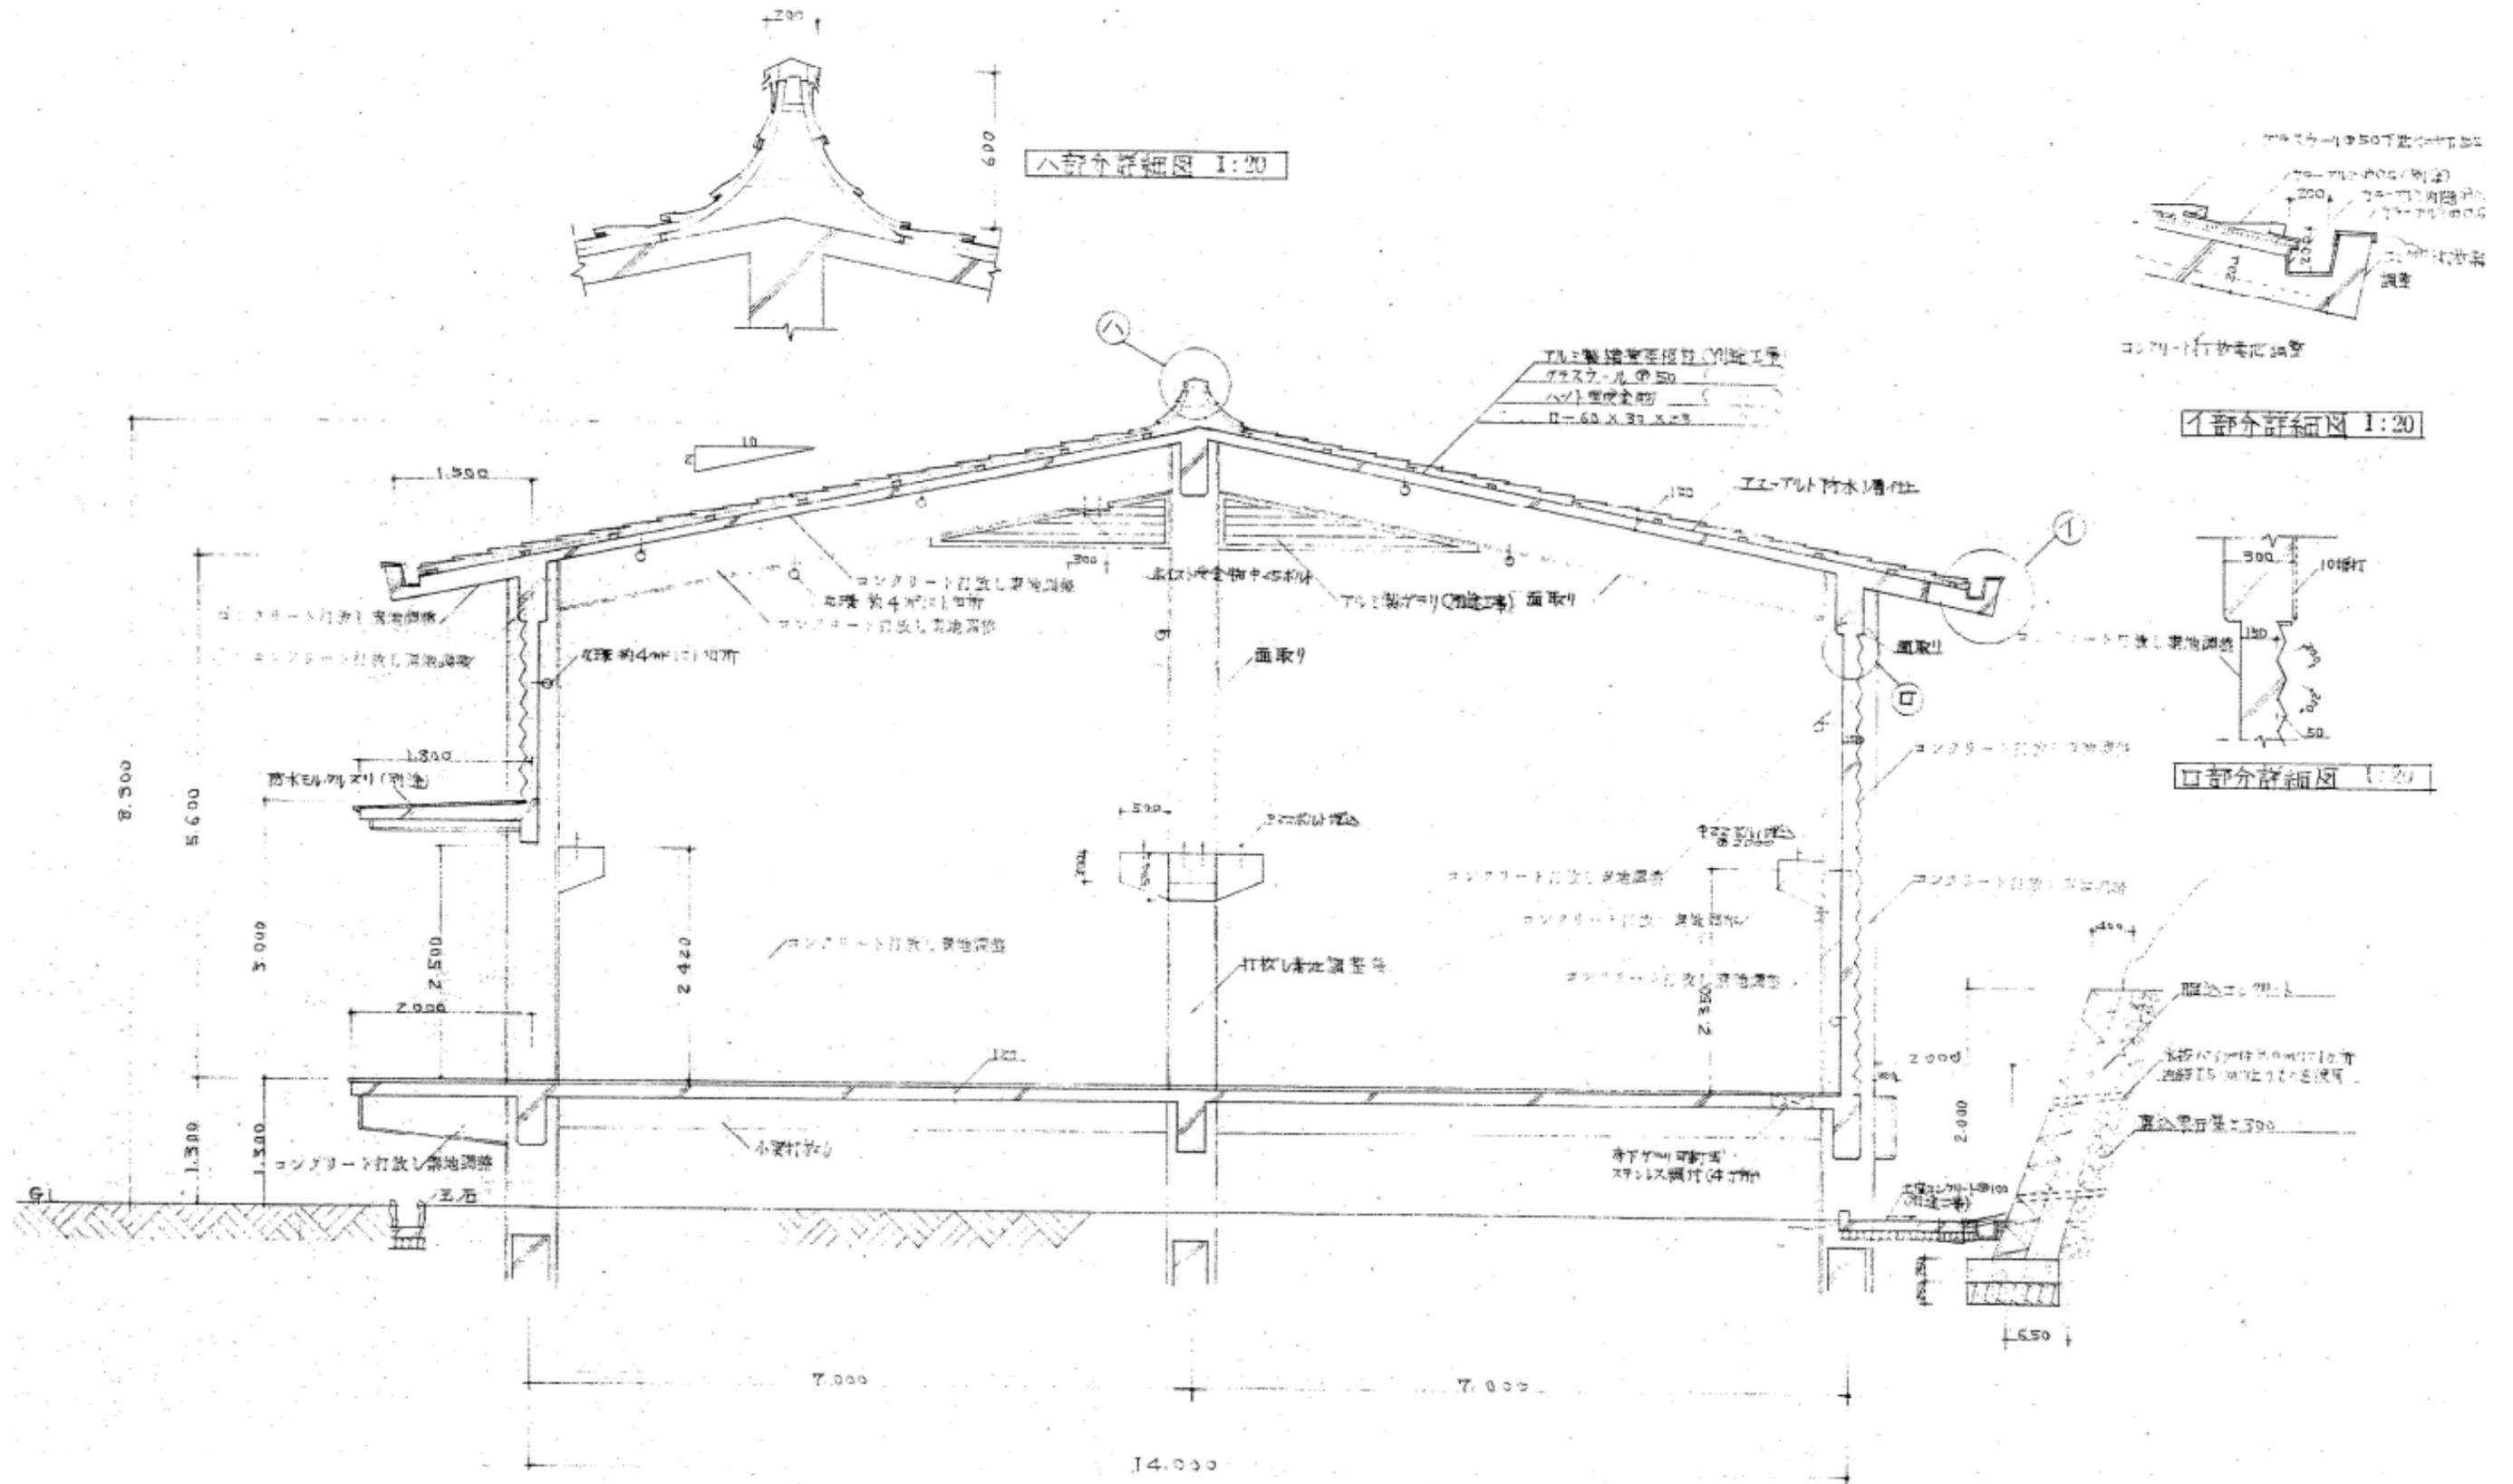


博物館収蔵庫

工事名	中央図書館ほか9か所 建築基準法第12条定期点検業務委託		設計者資格氏名	級建築士登録第 号		課長	主査等	担当者	横須賀市 財務部 FM推進課
図面名称	図番	縮尺	作図	平成	年 月 日				

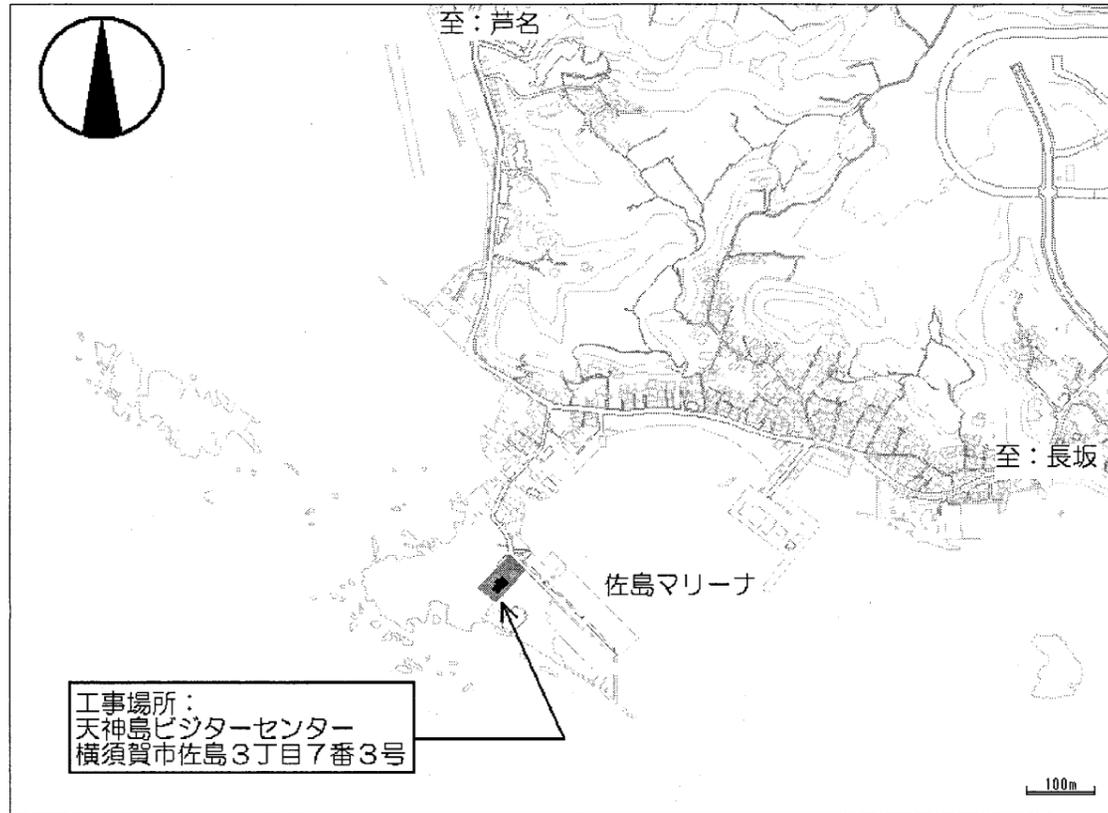


案内図

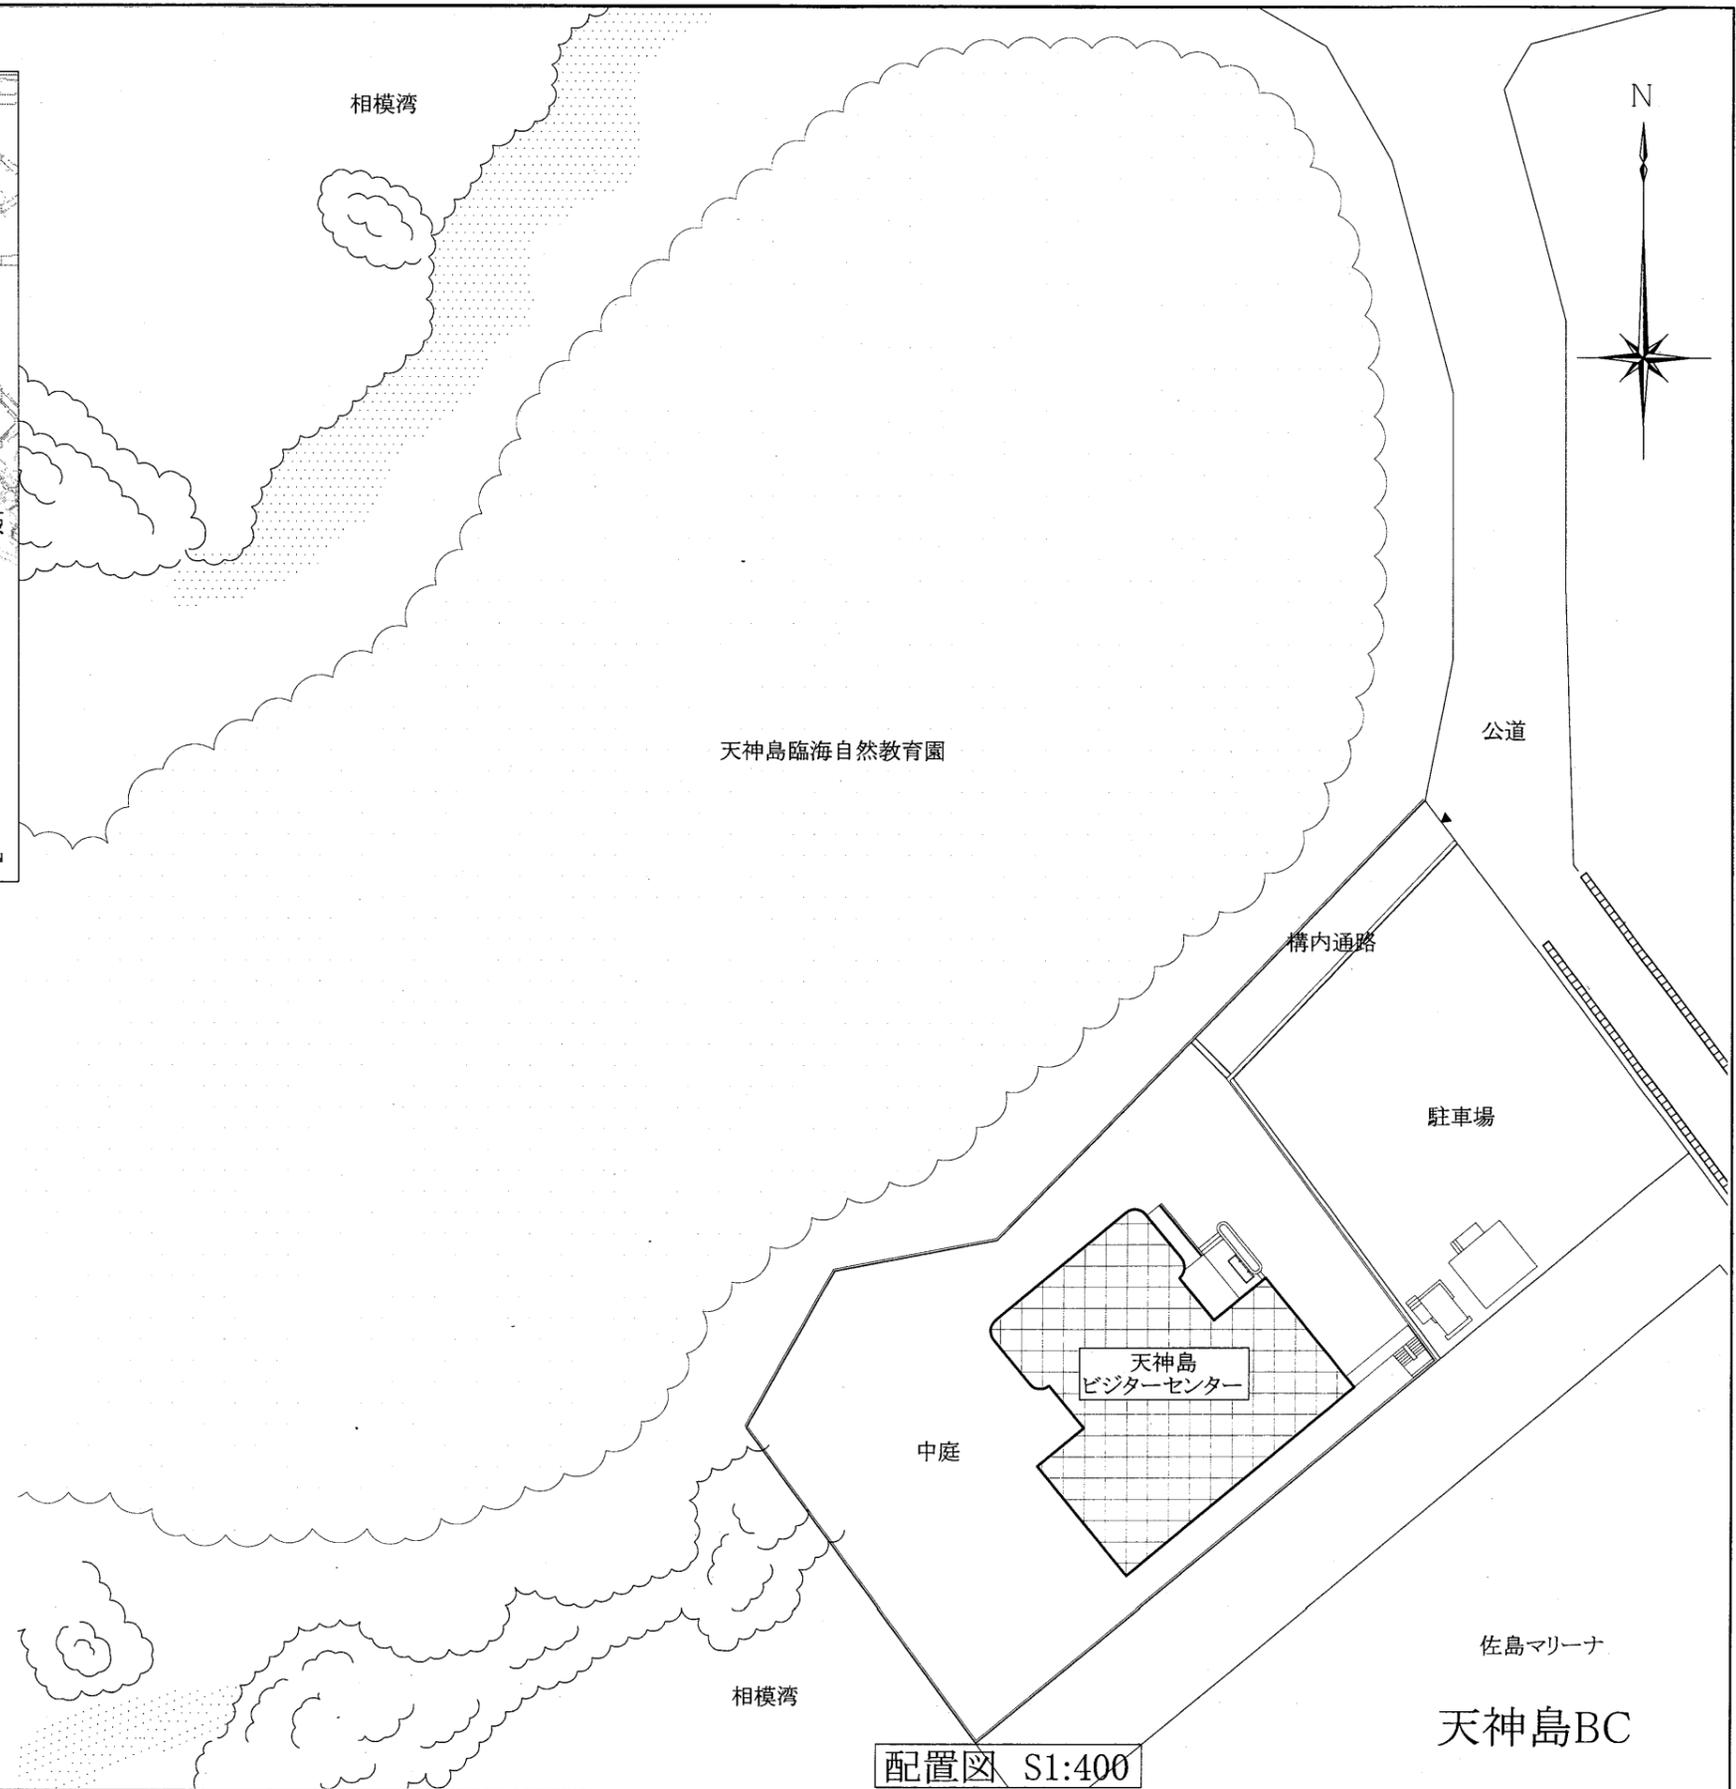

配置図 S1:400

工事名	中央図書館ほか9か所 建築基準法第12条定期点検業務委託		設計者資格 氏名	級建築士登録第 号			課長	主査等	担当者	横須賀市 財務部 FM推進課
図面名称	案内図・配置図	図番	縮尺	1/400	作図	平成 年 月 日				


A3 A4

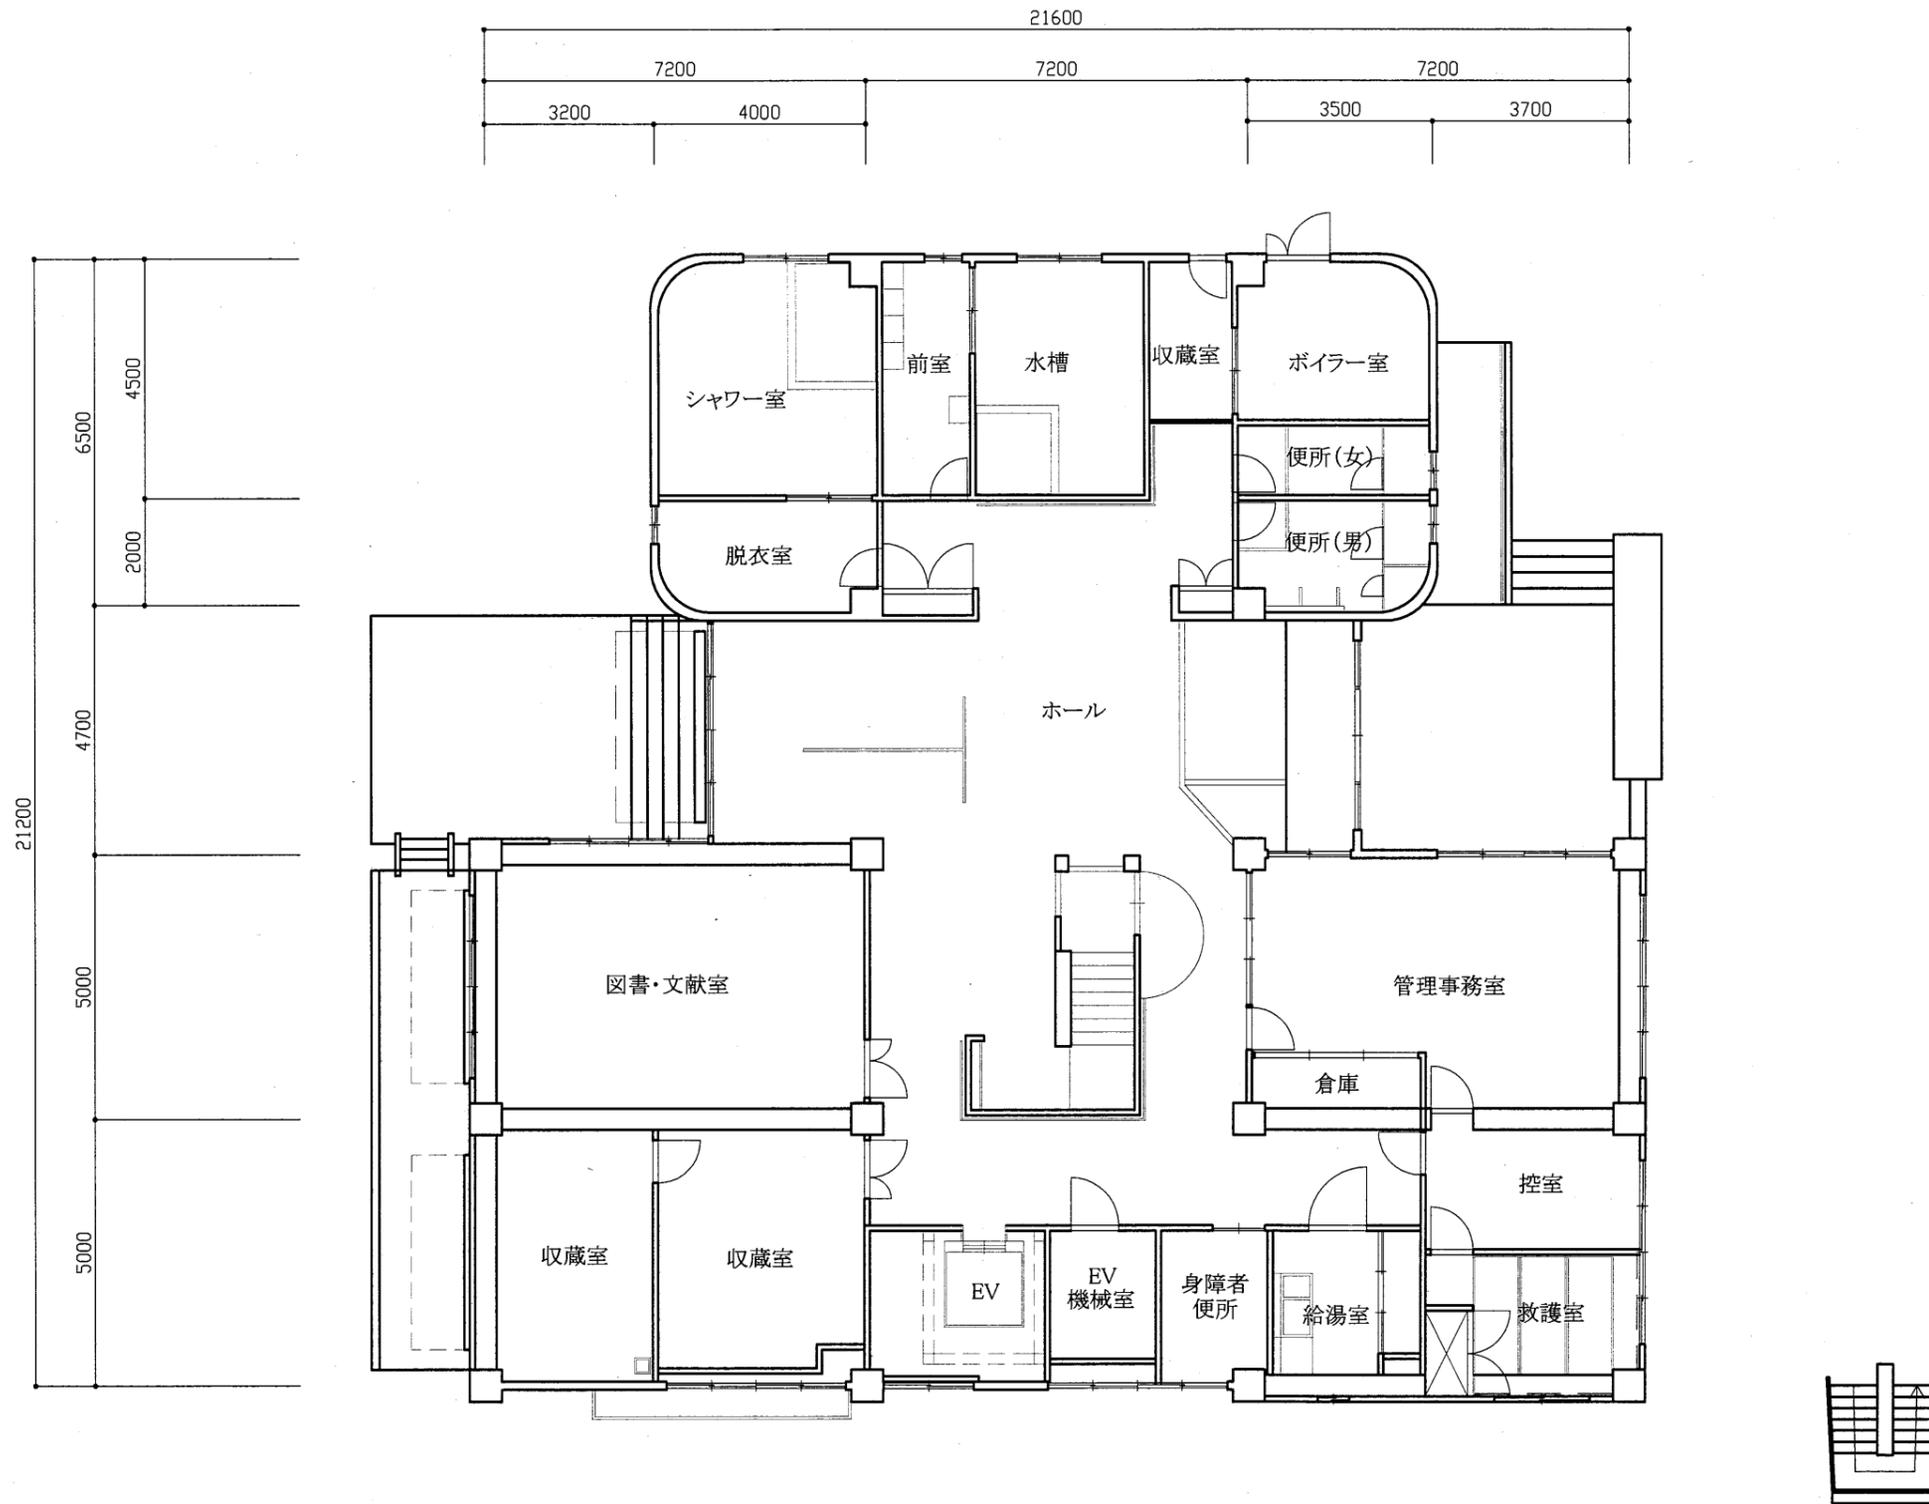

1階平面図 S1/200

天神島BC


工事名	中央図書館ほか9か所 建築基準法第12条定期点検業務委託			設計者資格 氏名	級建築士登録第 号			課長	主査等	担当者	横須賀市 財務部 FM推進課
図面名称	1階平面図	図番	縮尺	1/200	作図	平成	年	月	日		

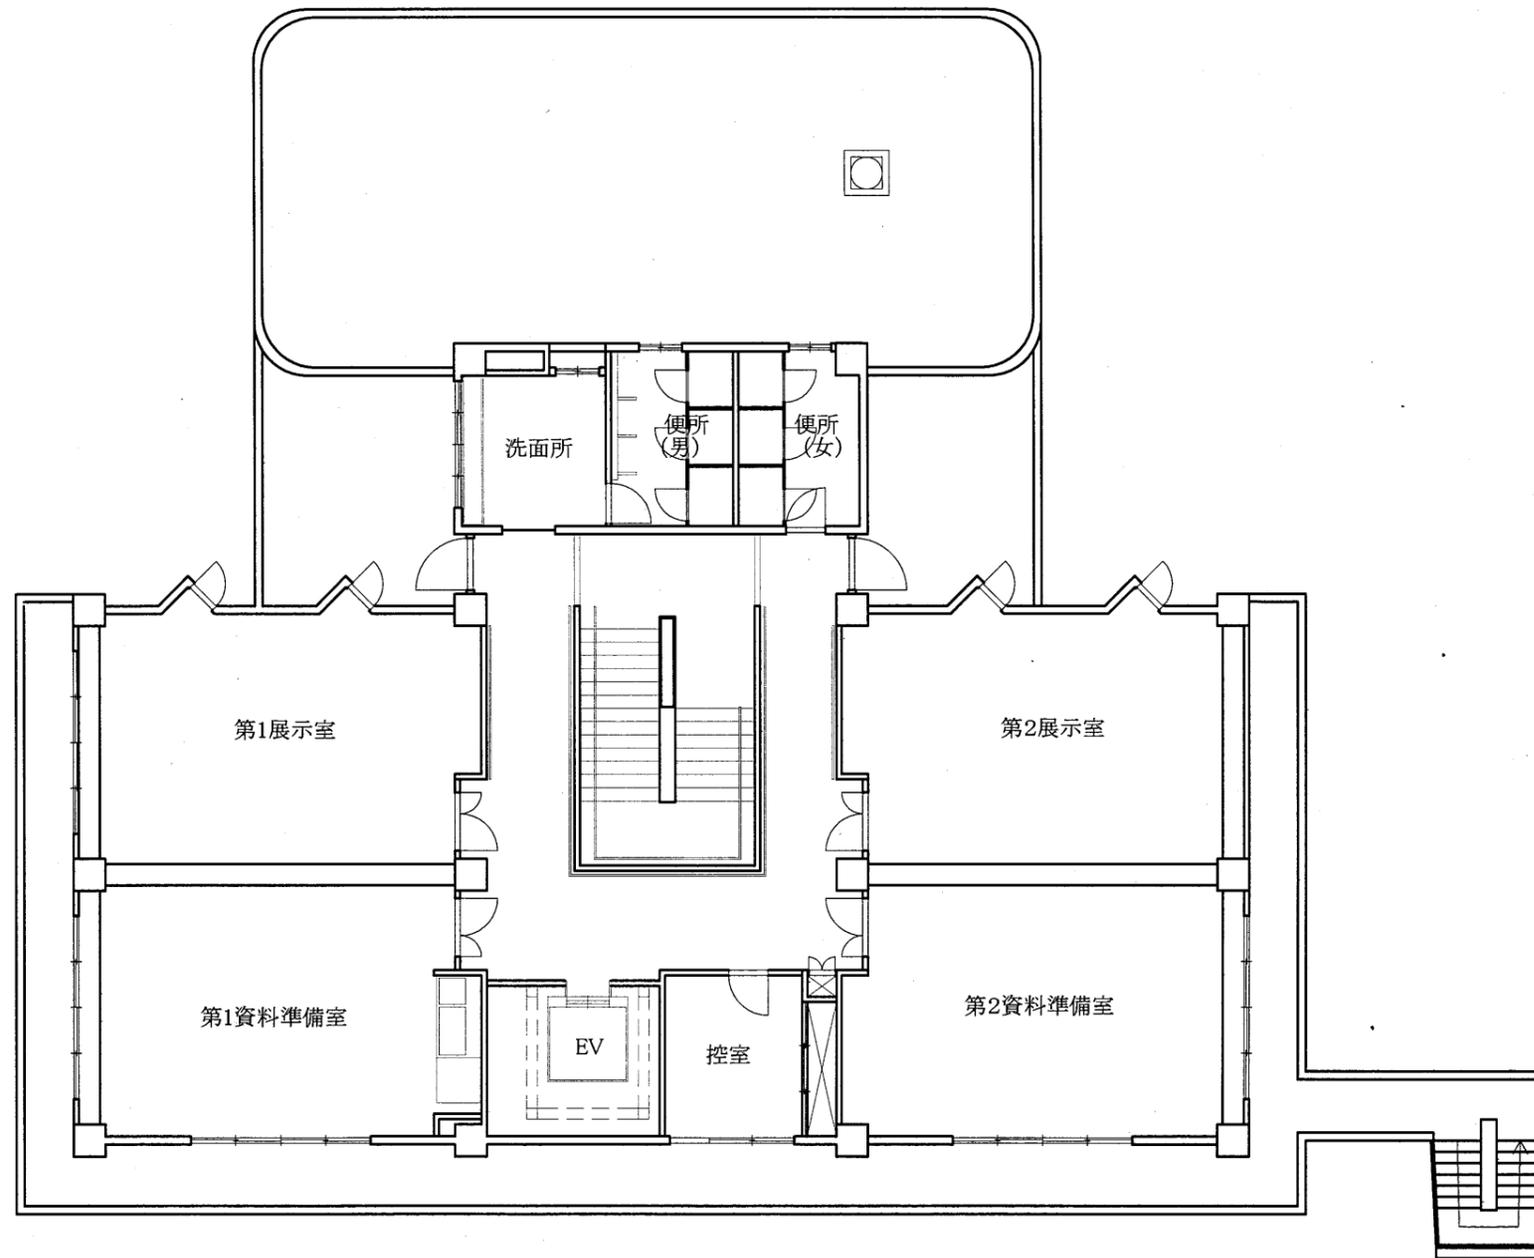

2階平面図 S1/200

天神島BC


工事名	中央図書館ほか9か所 建築基準法第12条定期点検業務委託			設計者資格 氏名	級建築士登録第 号			課長	主査等	担当者	横須賀市 財務部 FM推進課
図面名称	2階平面図	図番		縮尺	1/200	作図	平成 年 月 日				

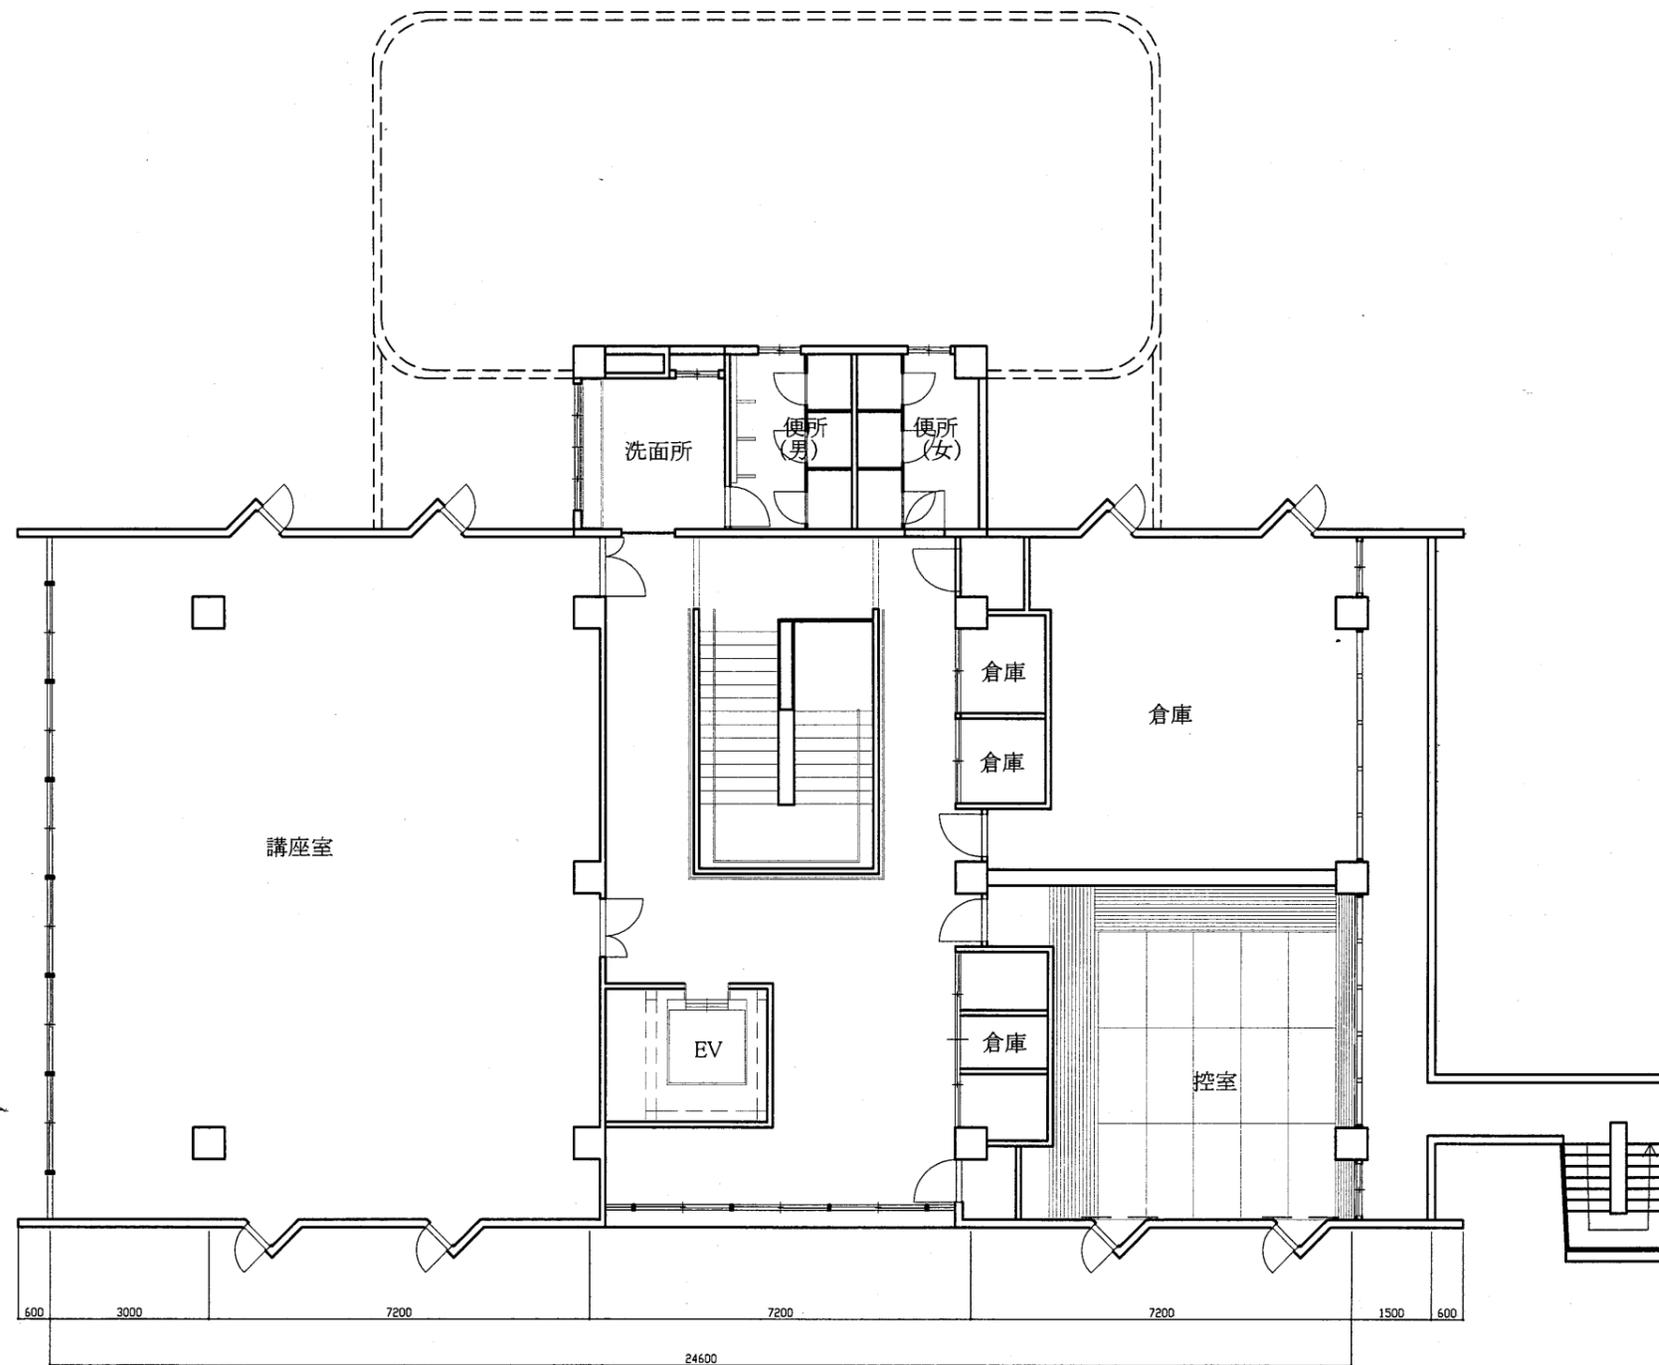

3階平面図 S1/200

天神島BC

工事名	中央図書館ほか9か所 建築基準法第12条定期点検業務委託		設計者資格 氏名	級建築士登録第 号			課長	主査等	担当者	横須賀市 財務部 FM推進課
図面名称	3階平面図	図番	縮尺	1/200	作図	平成 年 月 日				

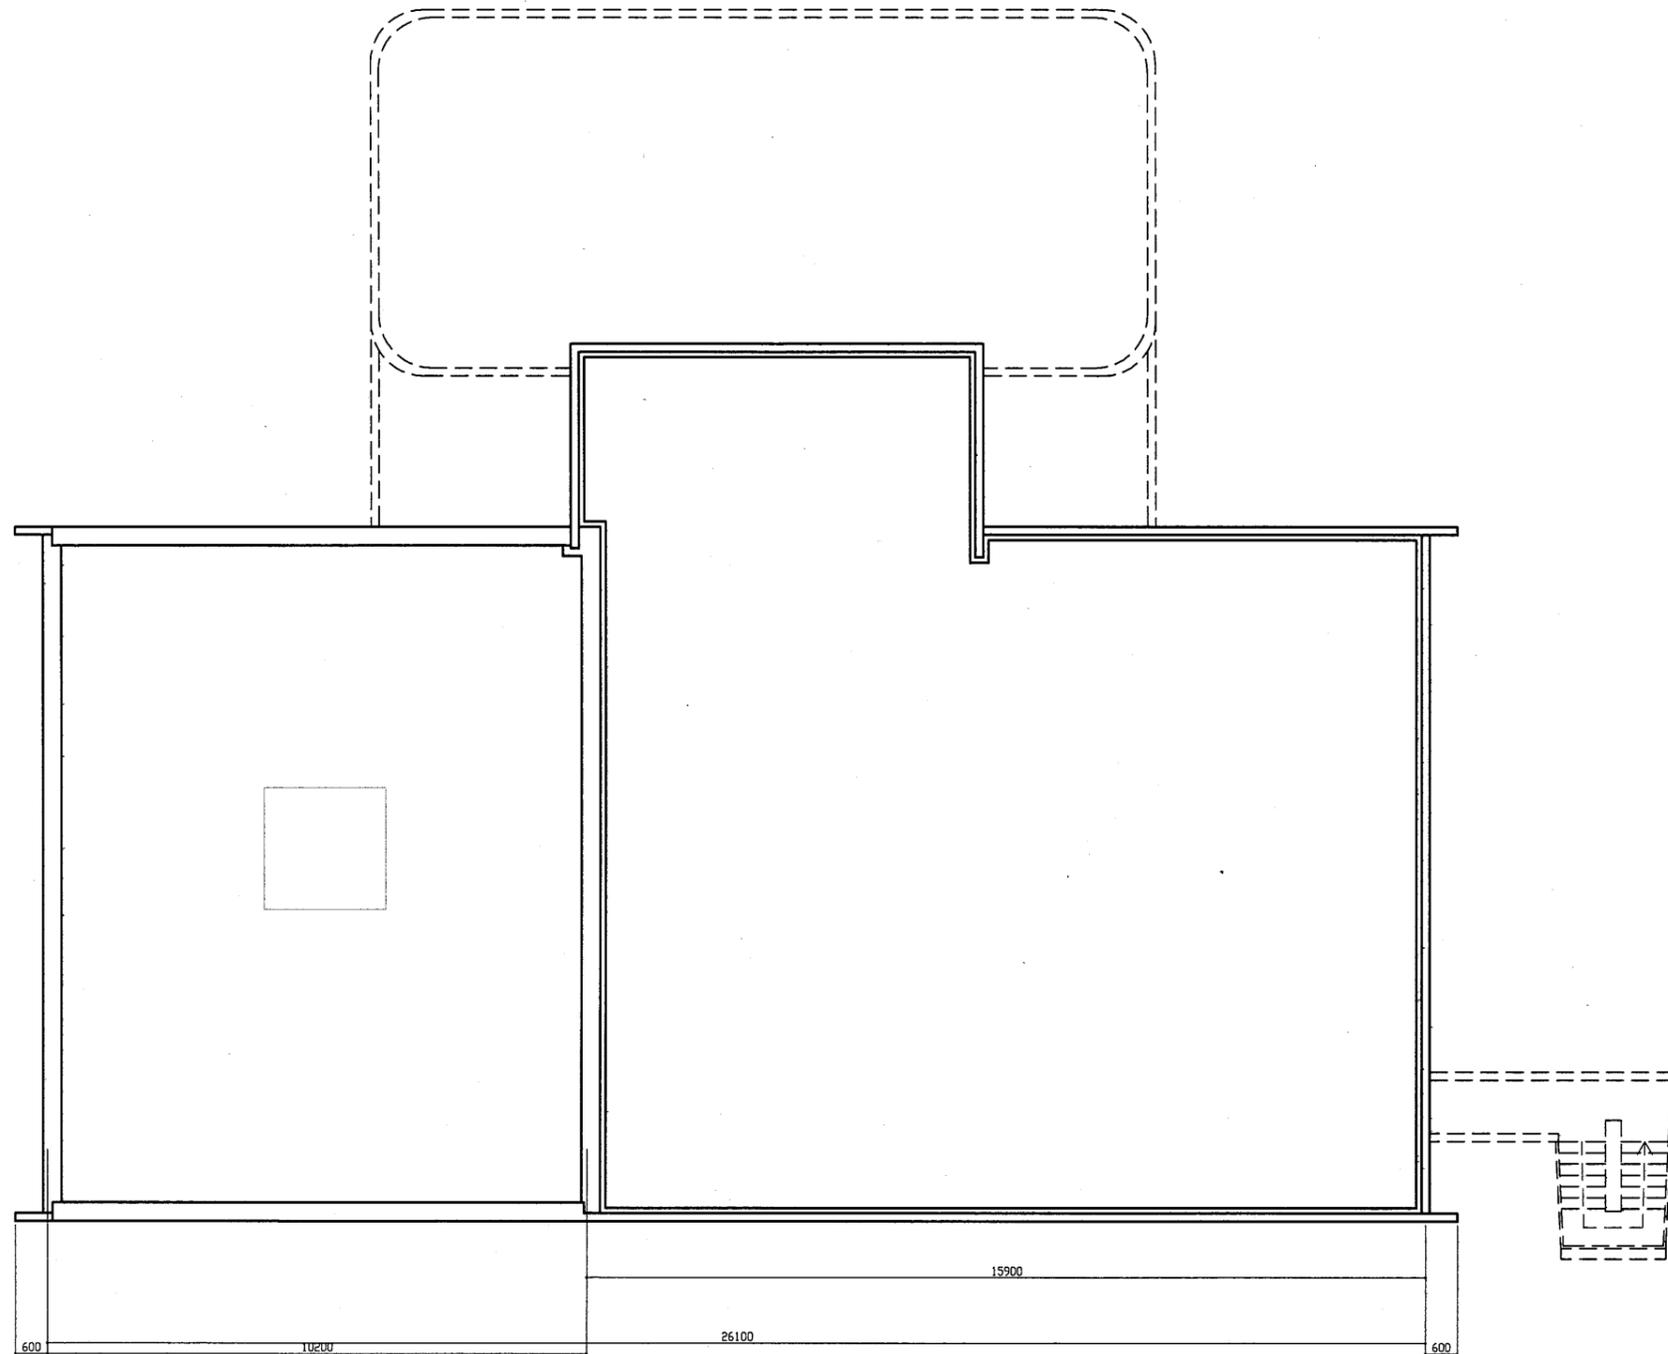

屋階平面図 S1/200


天神島BC

横須賀市
財務部 FM推進課

工事名	中央図書館ほか9か所 建築基準法第12条定期点検業務委託		設計者資格 氏名	級建築士登録第 号			課長	主査等	担当者	横須賀市 財務部 FM推進課
図面名称	屋上平面図	図番	縮尺	1/200	作図	平成 年 月 日				




北側立面図 S 1:200

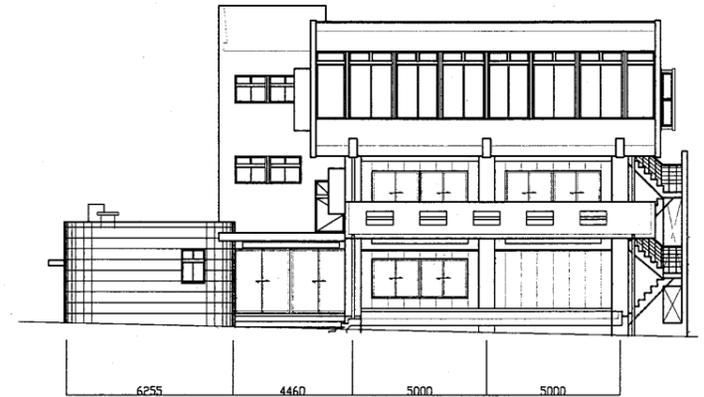

西側立面図 S 1:200




南側立面図 S 1:200

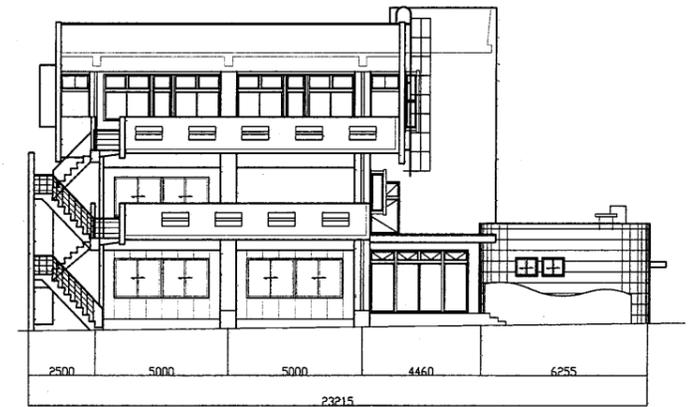

東側立面図 S 1:200


天神島BC

工事名	中央図書館ほか9か所 建築基準法第12条定期点検業務委託		設計者資格 氏名	級建築士登録第 号			課長	主査等	担当者	横須賀市 財務部 FM推進課
図面名称	立面図	図番	縮尺	S 1:200	作図	平成 年 月 日				

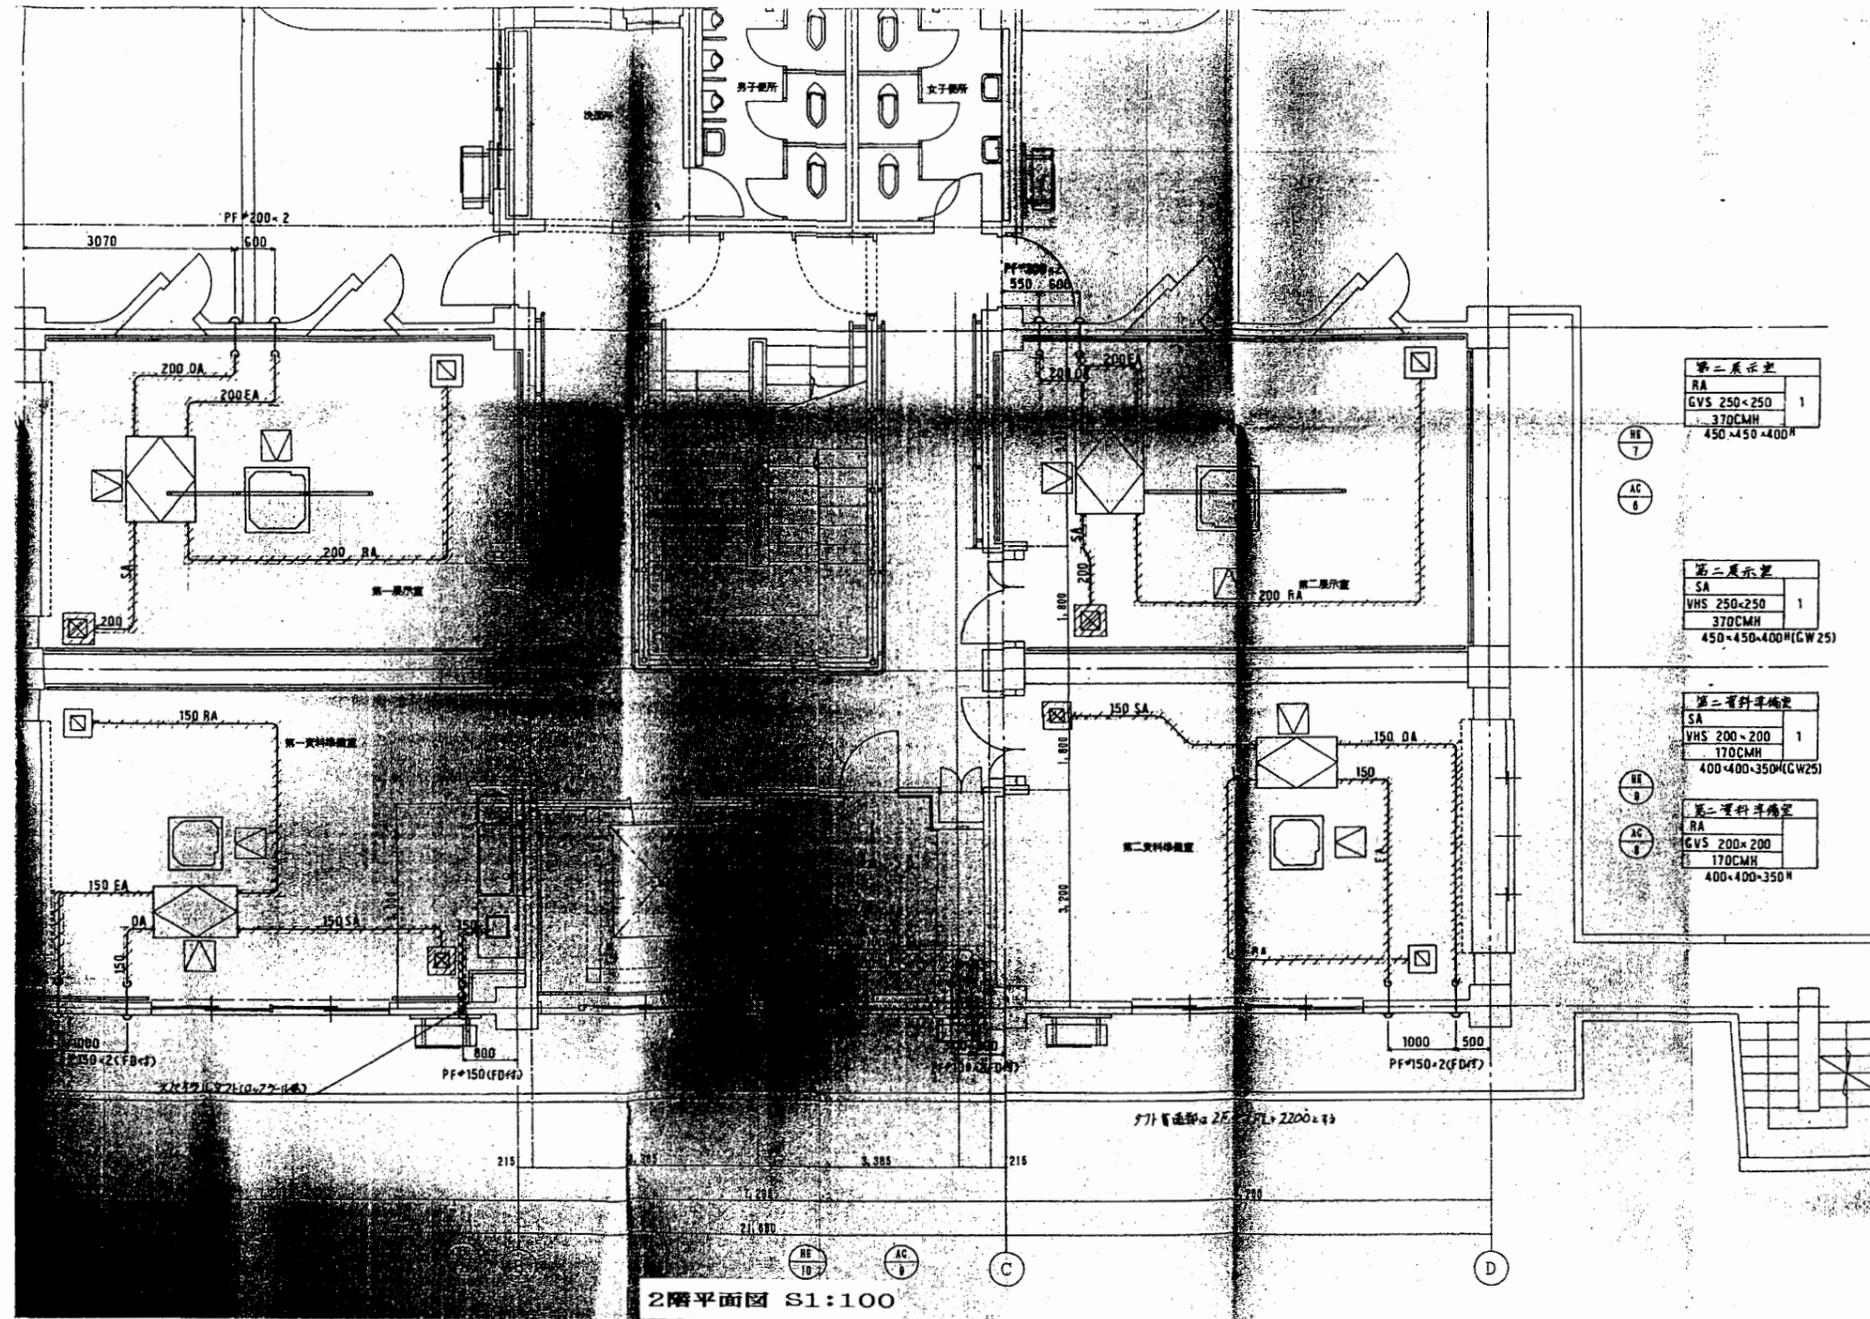


天神島BC

工事名	中央図書館ほか9か所 建築基準法第12条定期点検業務委託		設計者資格 氏名	級建築士登録第 号		課長	主査等	担当者	横須賀市 財務部 FM推進課
図面名称	図番	縮尺	作図	平成	年	月	日		

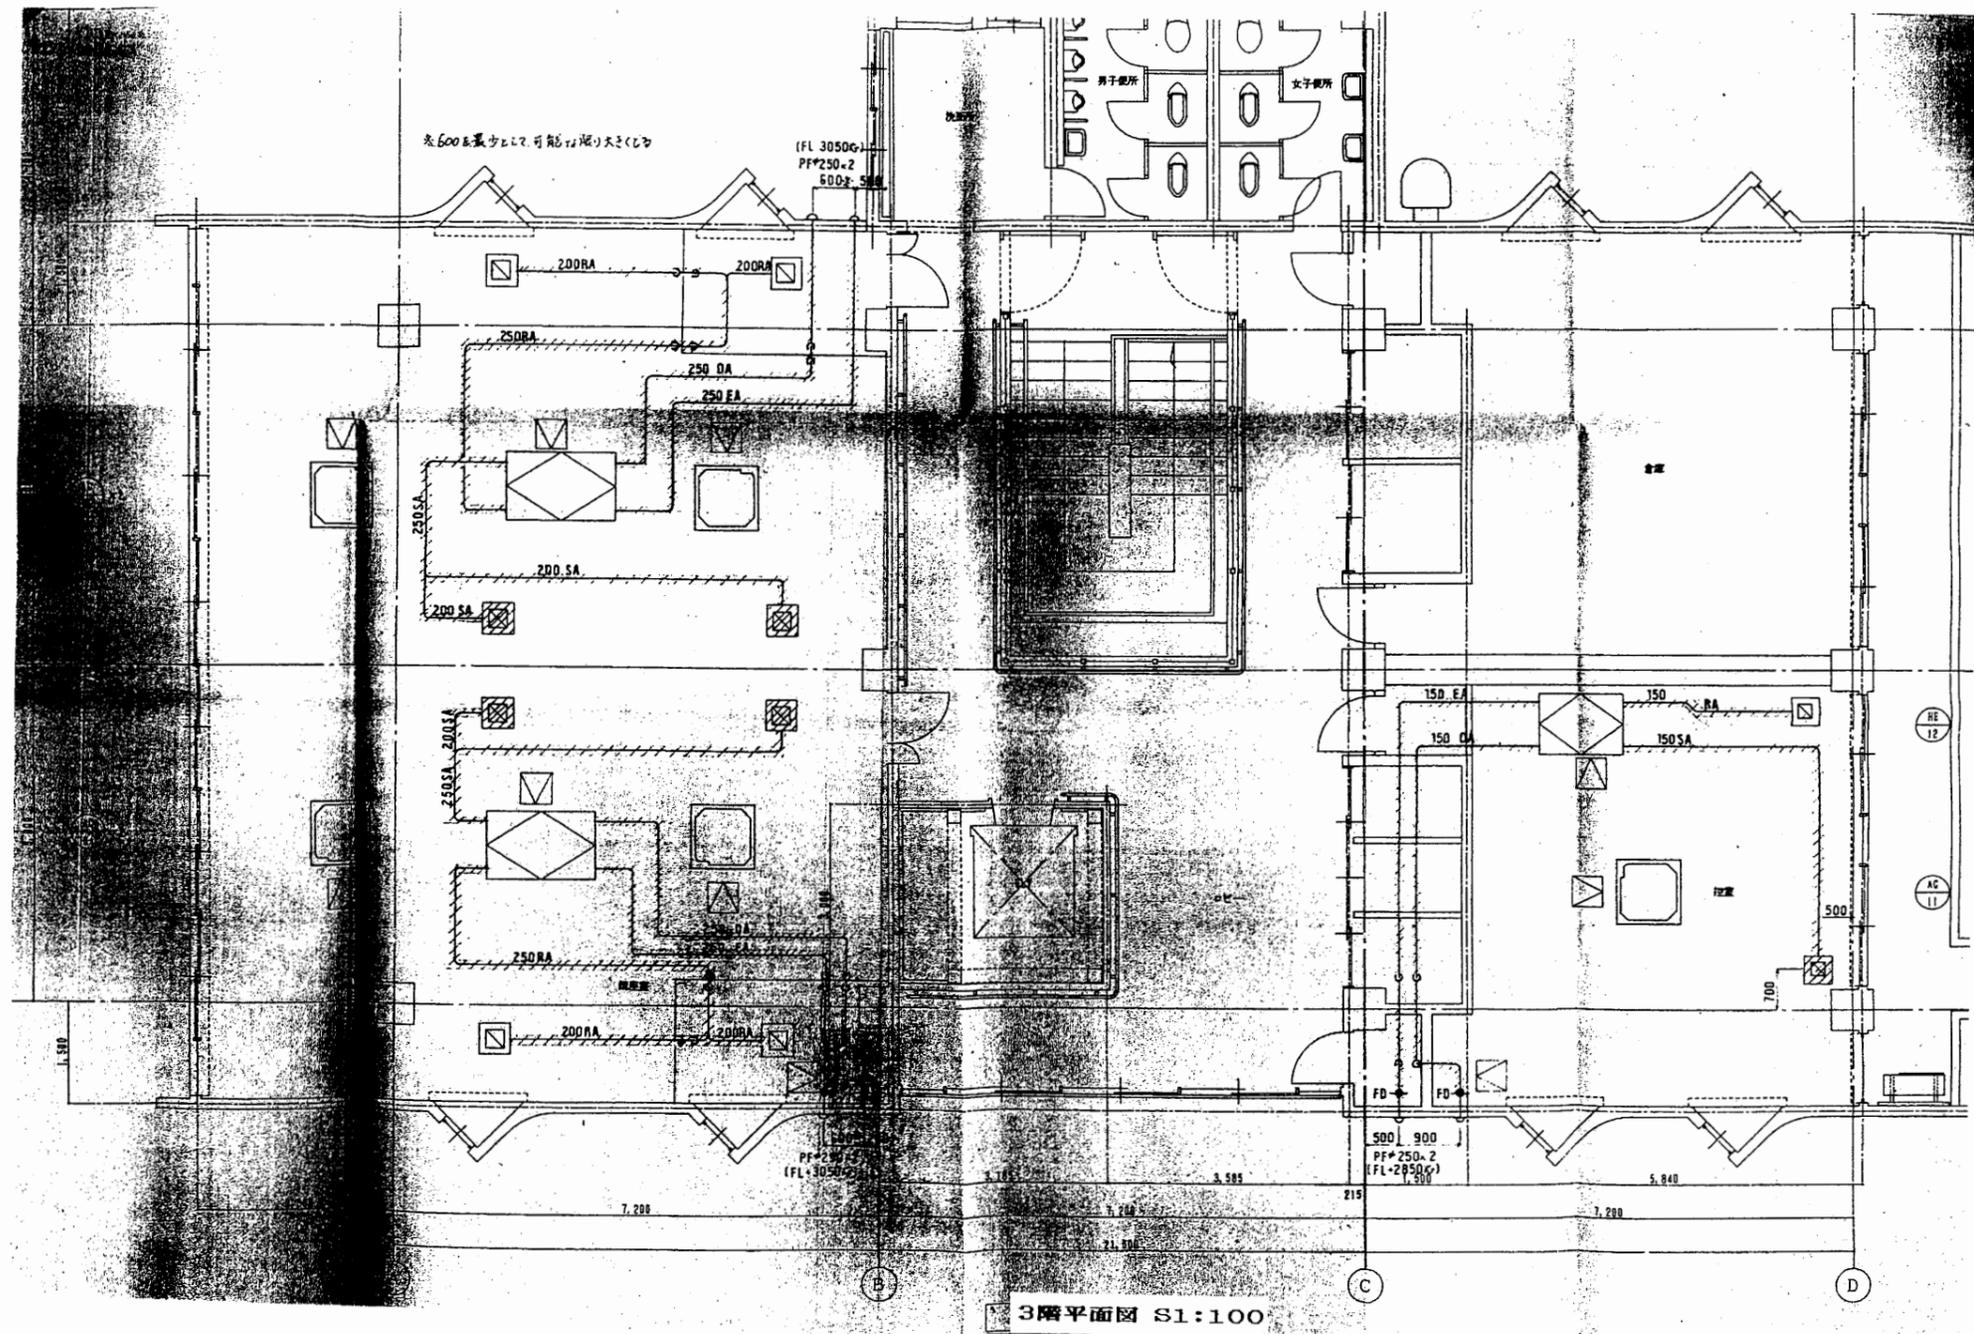


工事名	中央図書館ほか9か所 建築基準法第12条定期点検業務委託		設計者資格 氏名	級建築士登録第 号		課長	主査等	担当者	横須賀市 財務部 FM推進課
図面名称	図番	縮尺	作図	平成	年 月 日				

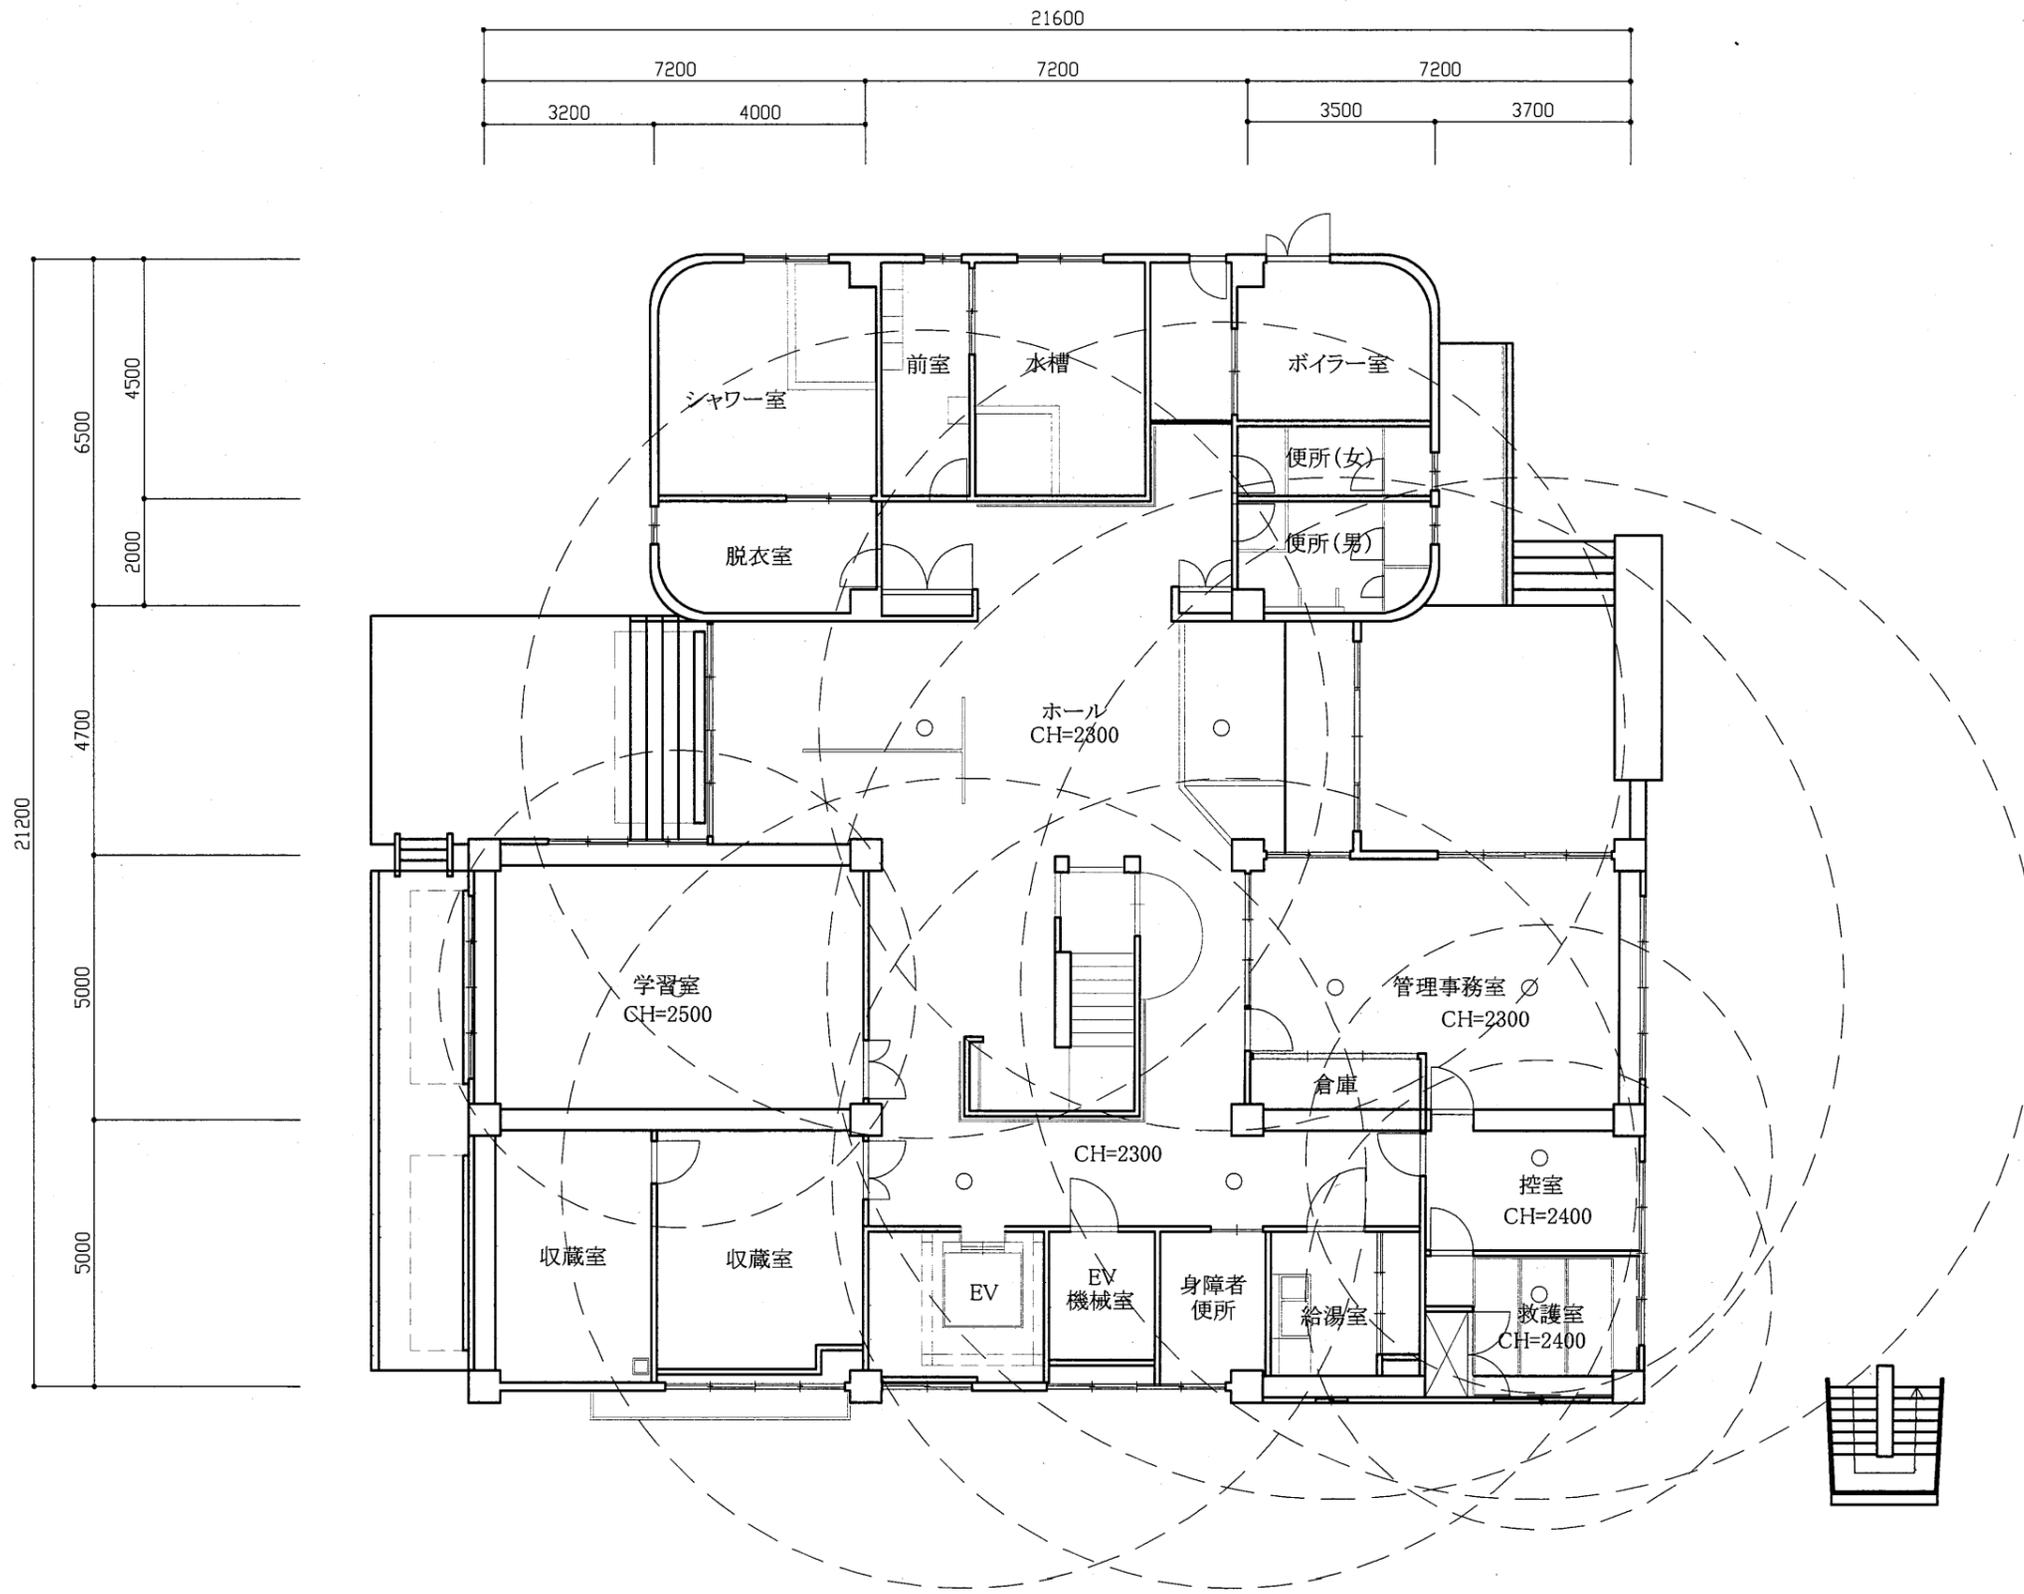

1階平面図 S1/100

天神島BC


工事名	中央図書館ほか9か所 建築基準法第12条定期点検業務委託			設計者資格 氏名	級建築士登録第 _____ 号			課長	主査等	担当者	横須賀市 財務部 FM推進課
図面名称	非常用照明1階	図番	縮尺	1/100	作図	平成	年	月	日		

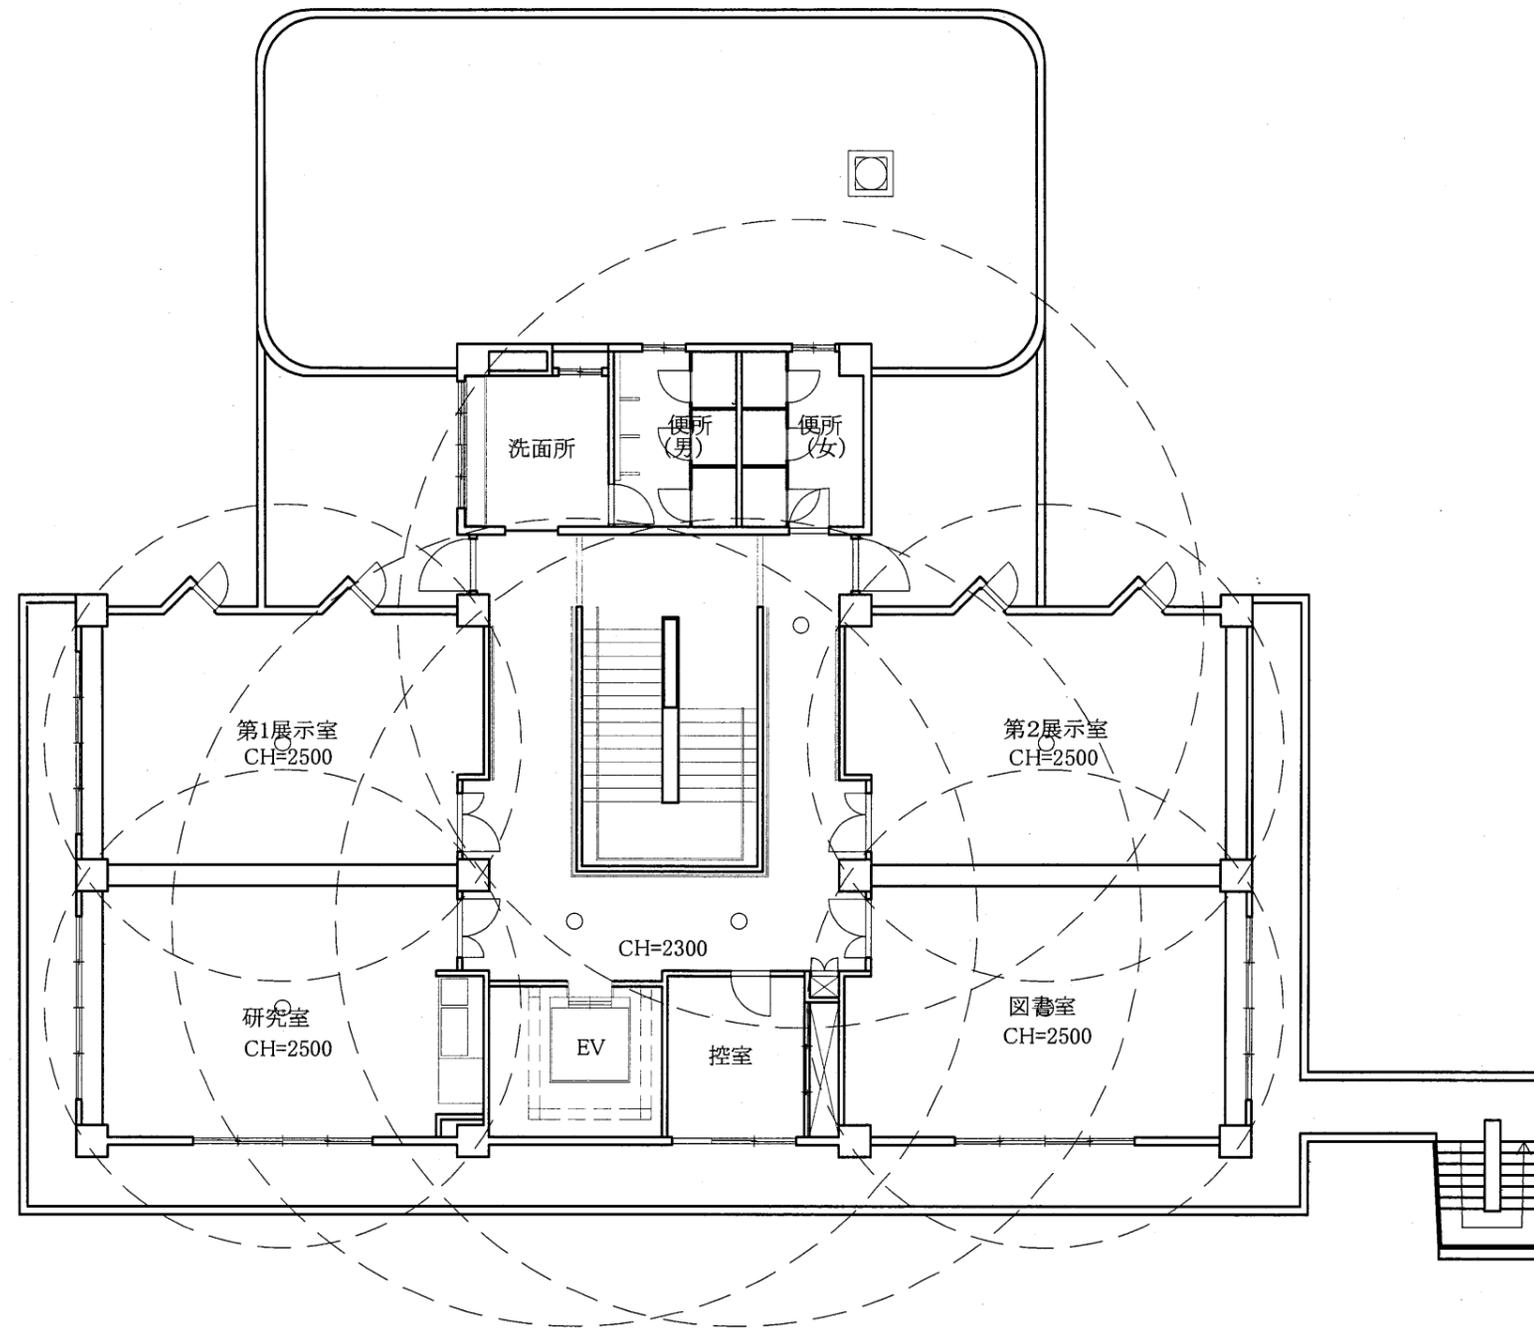

2階平面図 S1/100


天神島BC

工事名	中央図書館ほか9か所 建築基準法第12条定期点検業務委託		設計者資格 氏名	級建築士登録第 号			課長	主査等	担当者	横須賀市 財務部 FM推進課
図面名称	非常用照明2階	図番	縮尺	1/100	作図	平成 年 月 日				

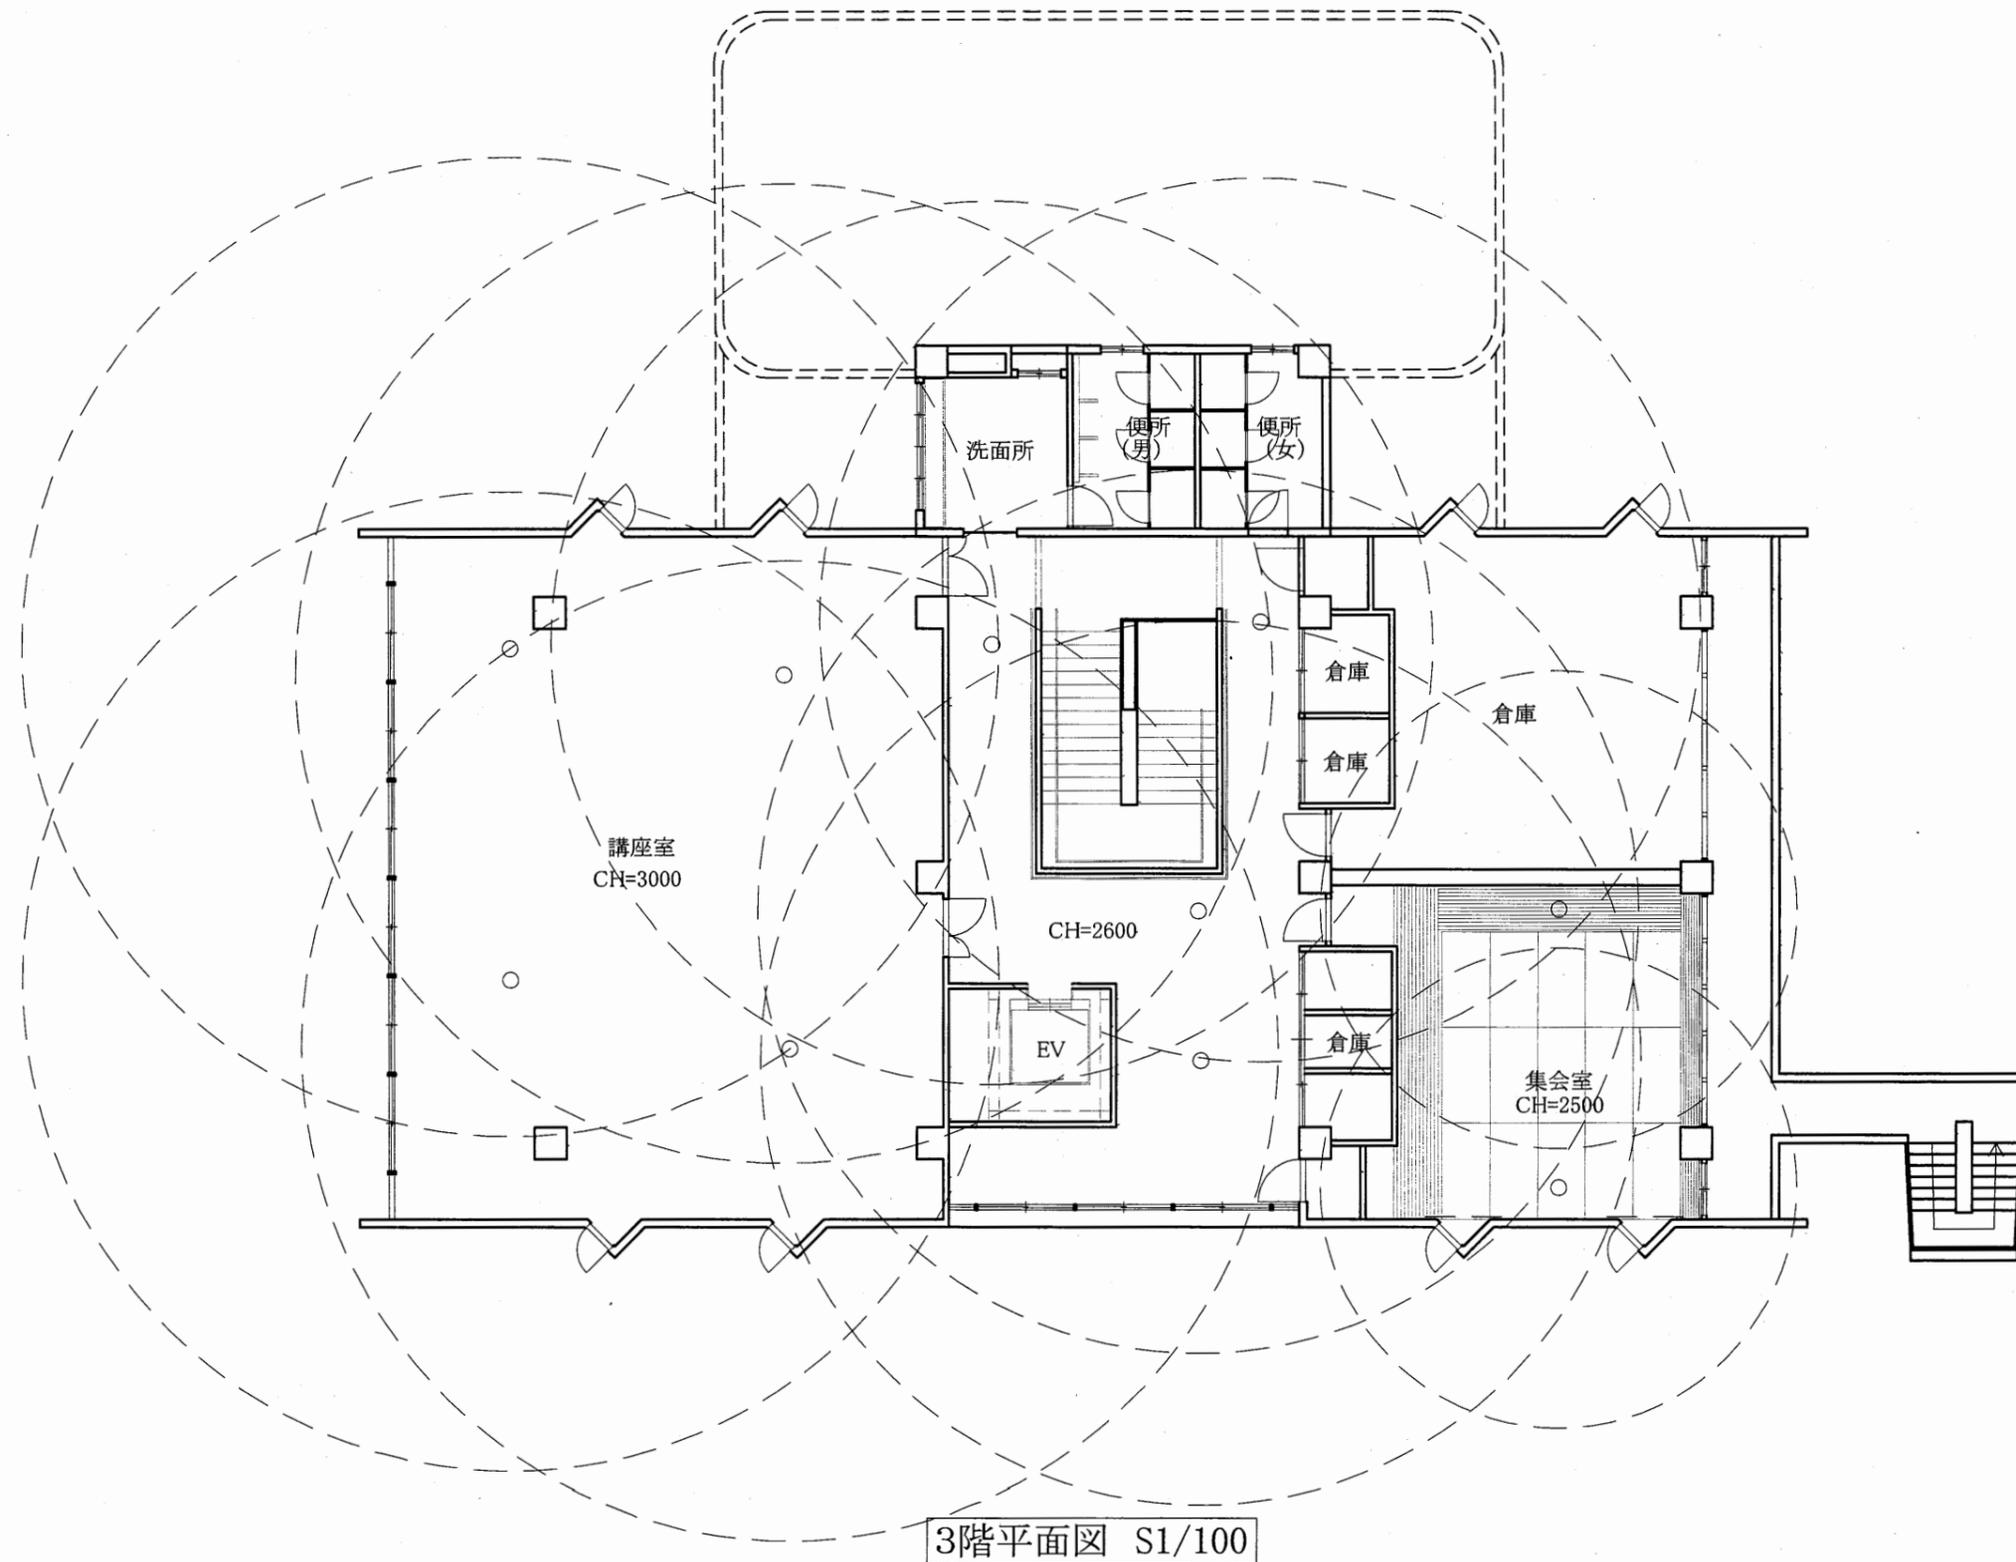

天神島BC


工事名	中央図書館ほか9か所 建築基準法第12条定期点検業務委託		設計者資格 氏名	級建築士登録第 号		課長	主査等	担当者	横須賀市 財務部 FM推進課
図面名称	非常用照明3階	図番	縮尺	1/100	作図	平成 年 月 日			

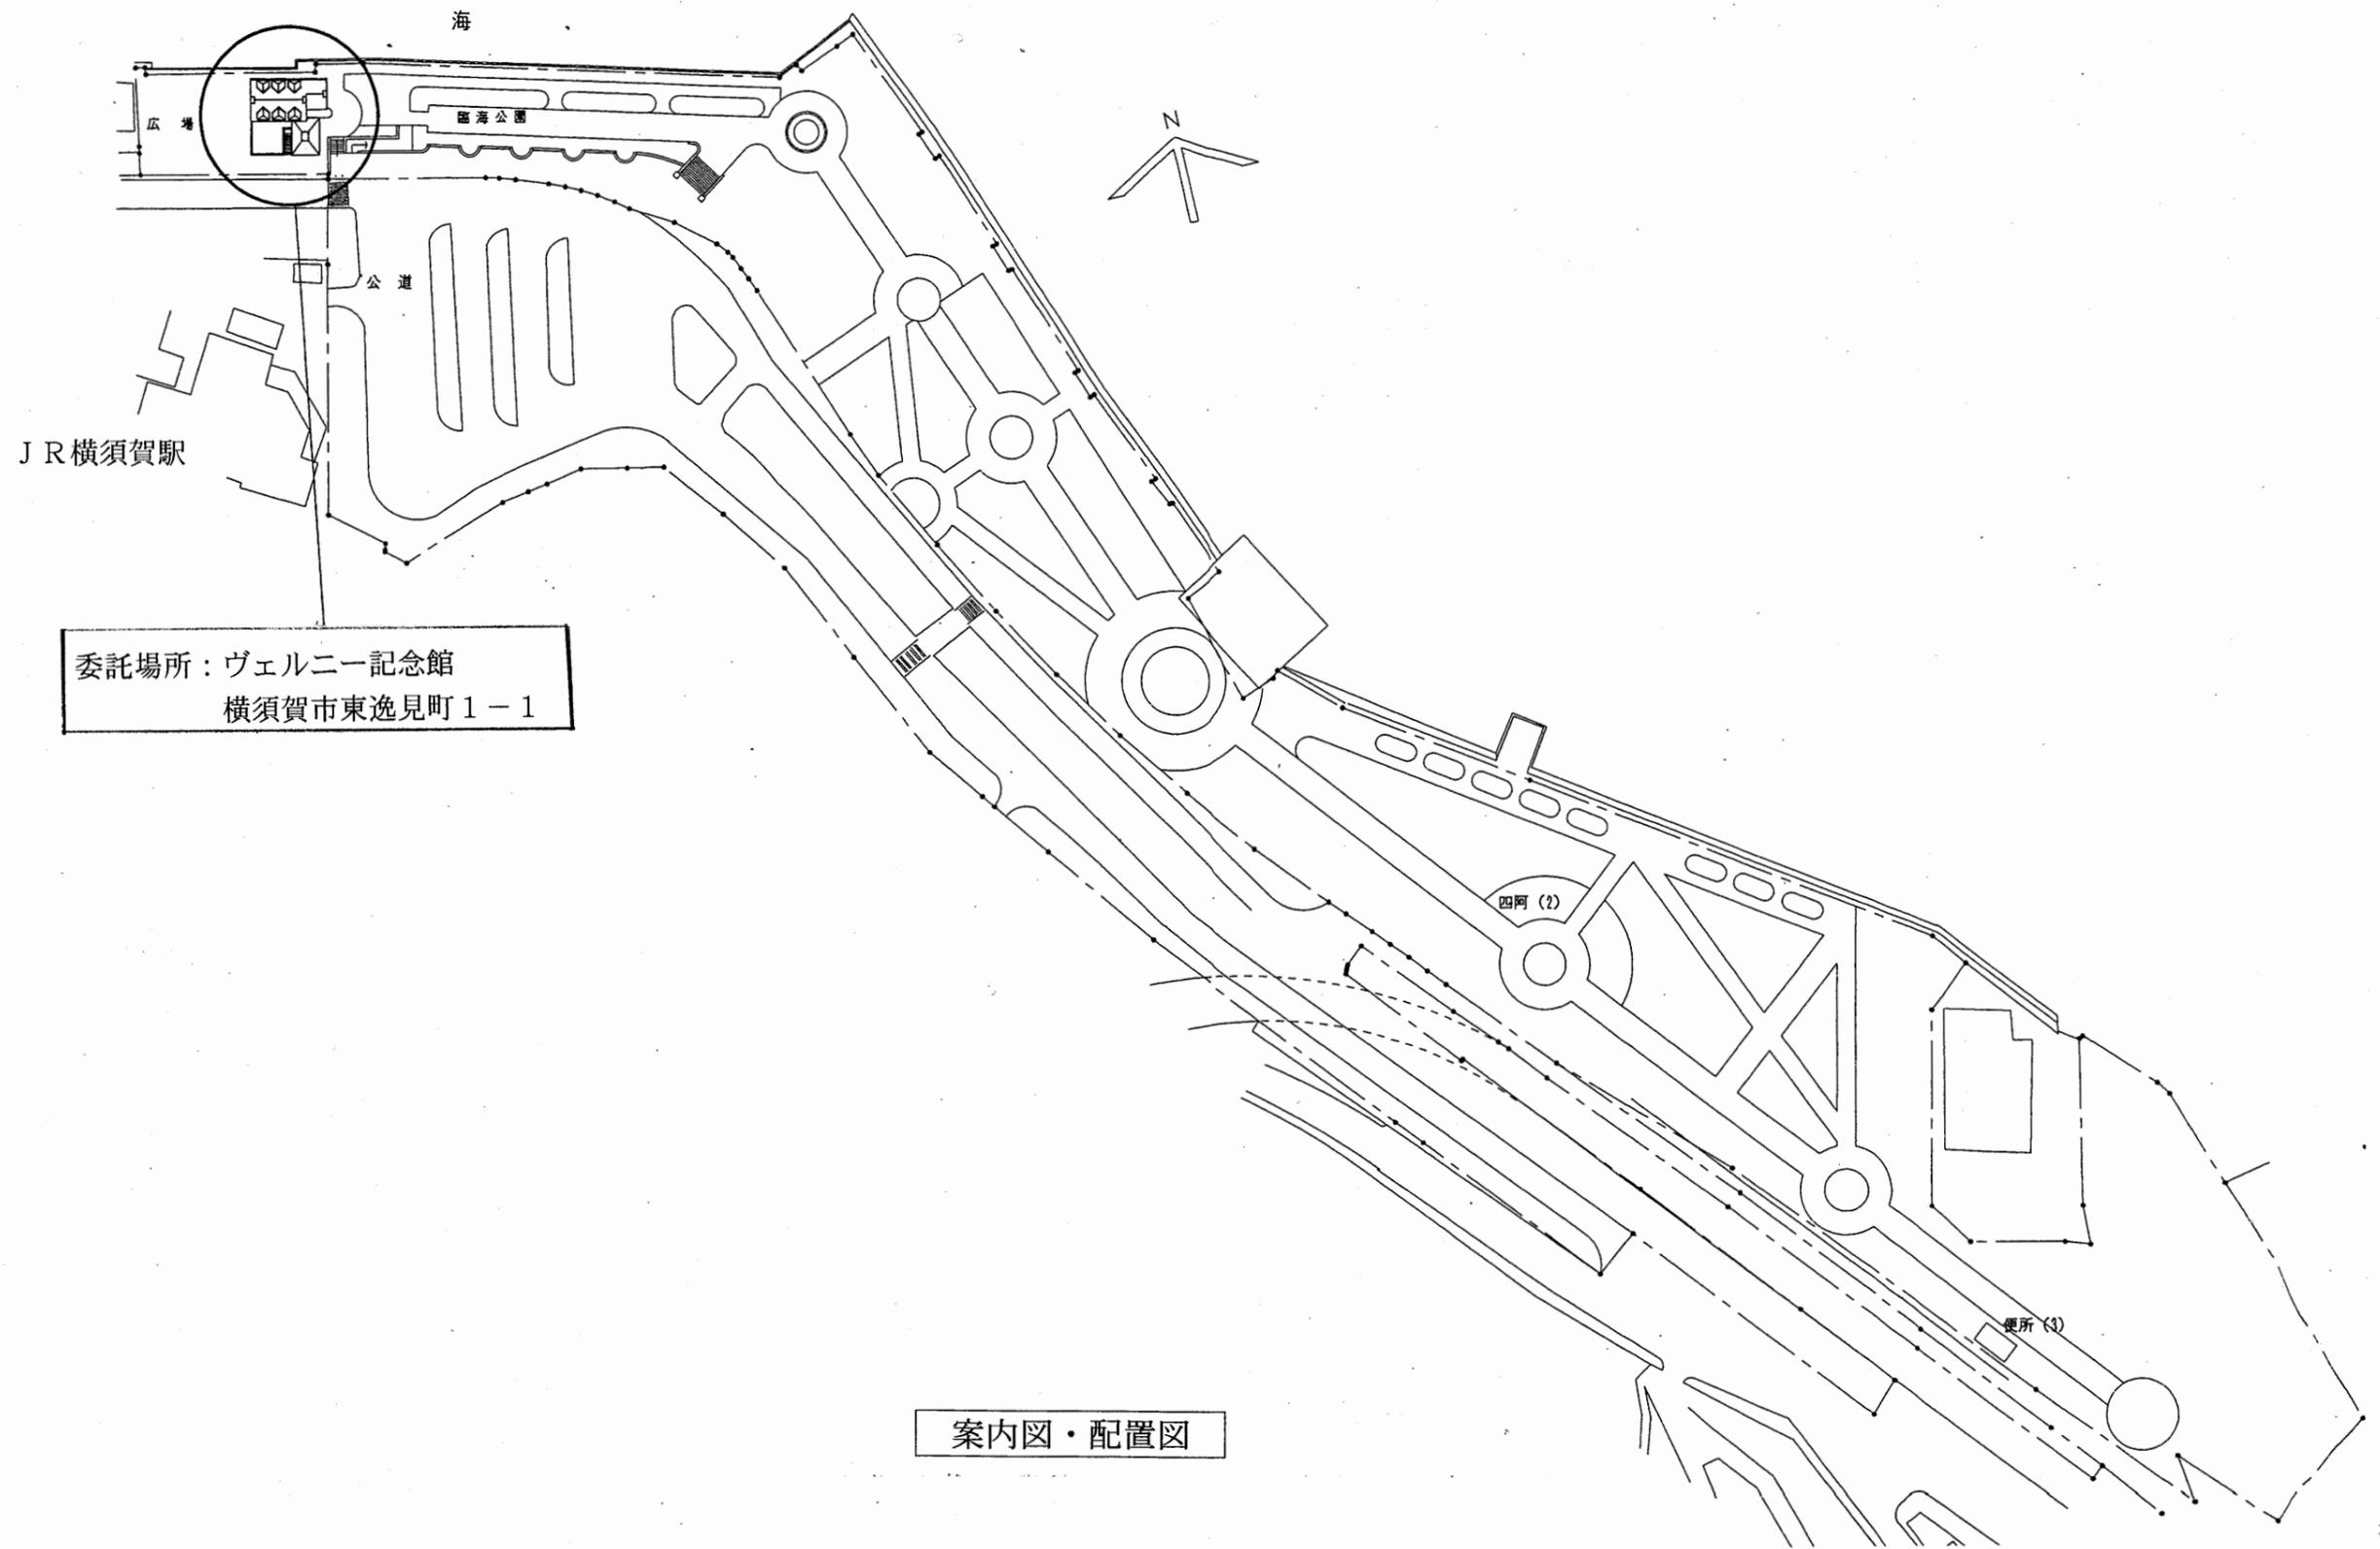


ヴェルニー記念館

工事名	中央図書館ほか9か所 建築基準法第12条定期点検業務委託			設計者資格 氏名	級建築士登録第 号			課長	主査等	担当者	横須賀市 財務部 FM推進課
図面名称	案内図・配置図	図番	縮尺	作図	平成	年	月	日			

A3 A4

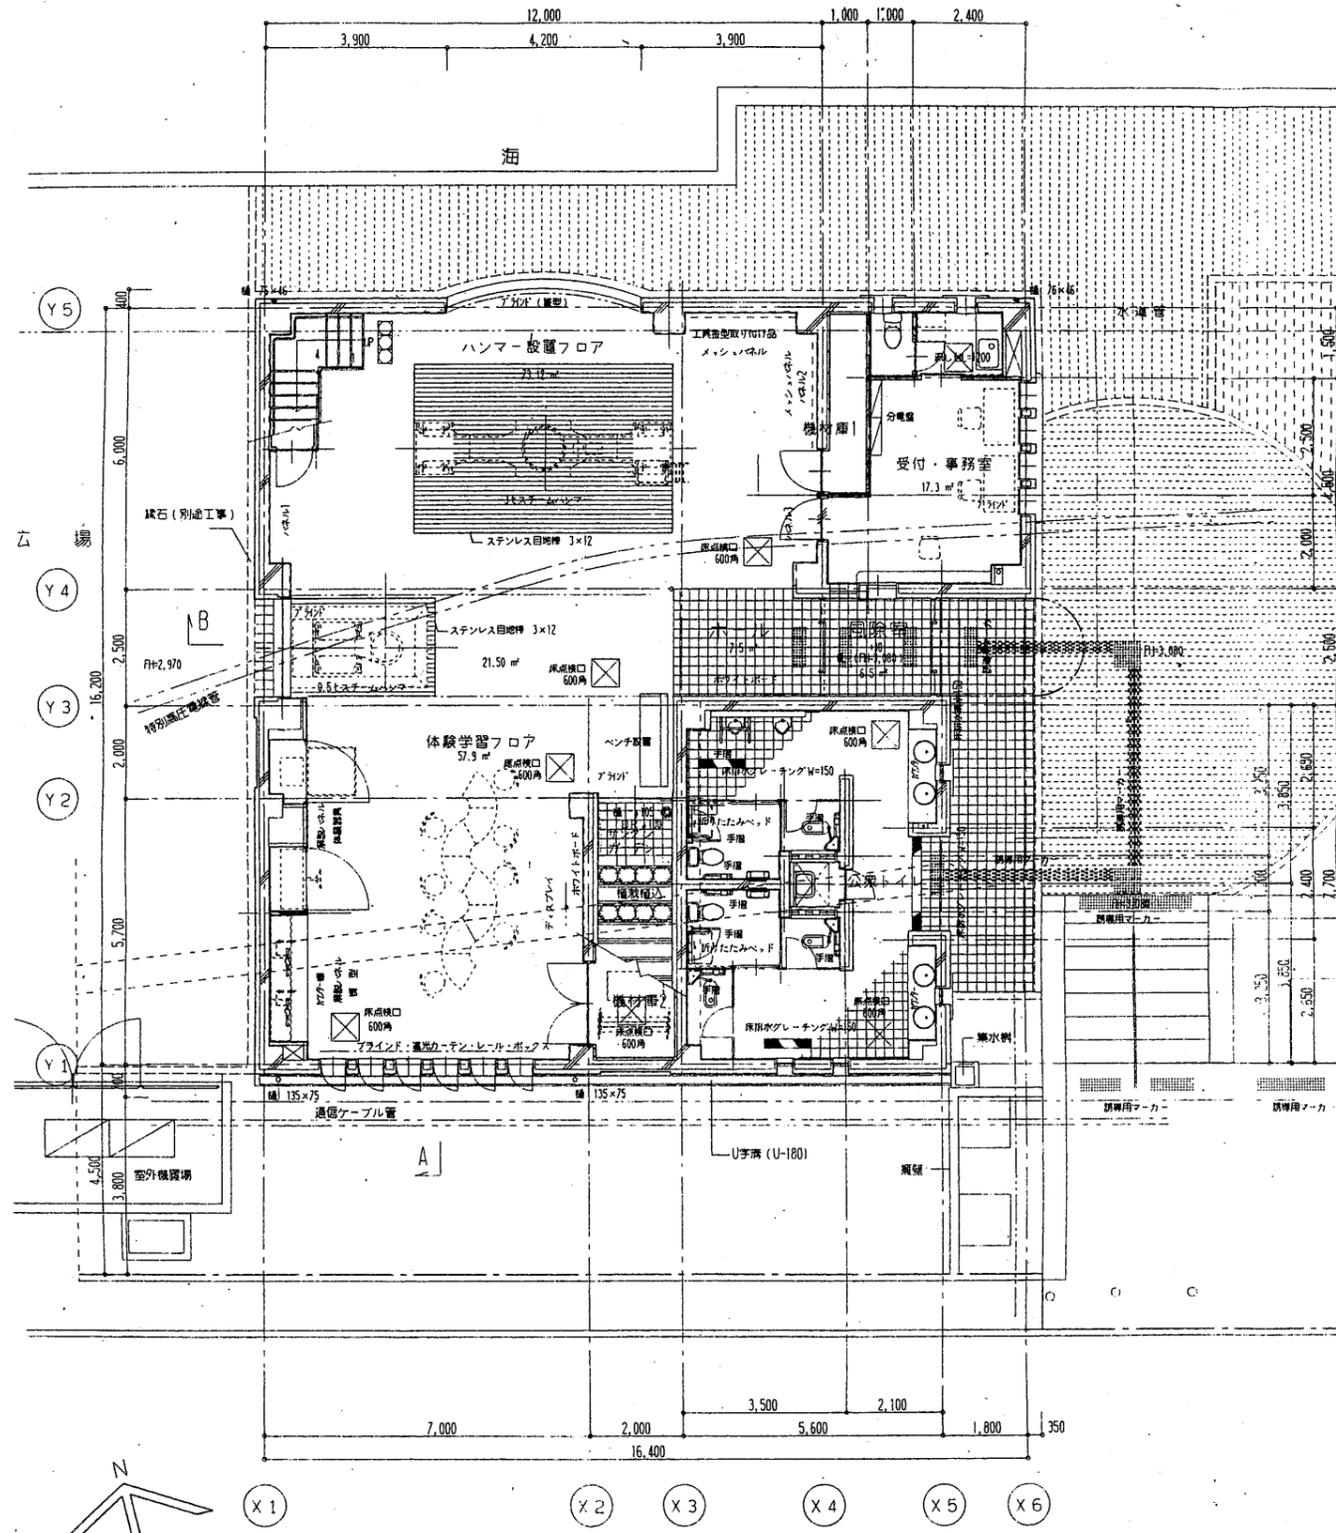

1階平面図

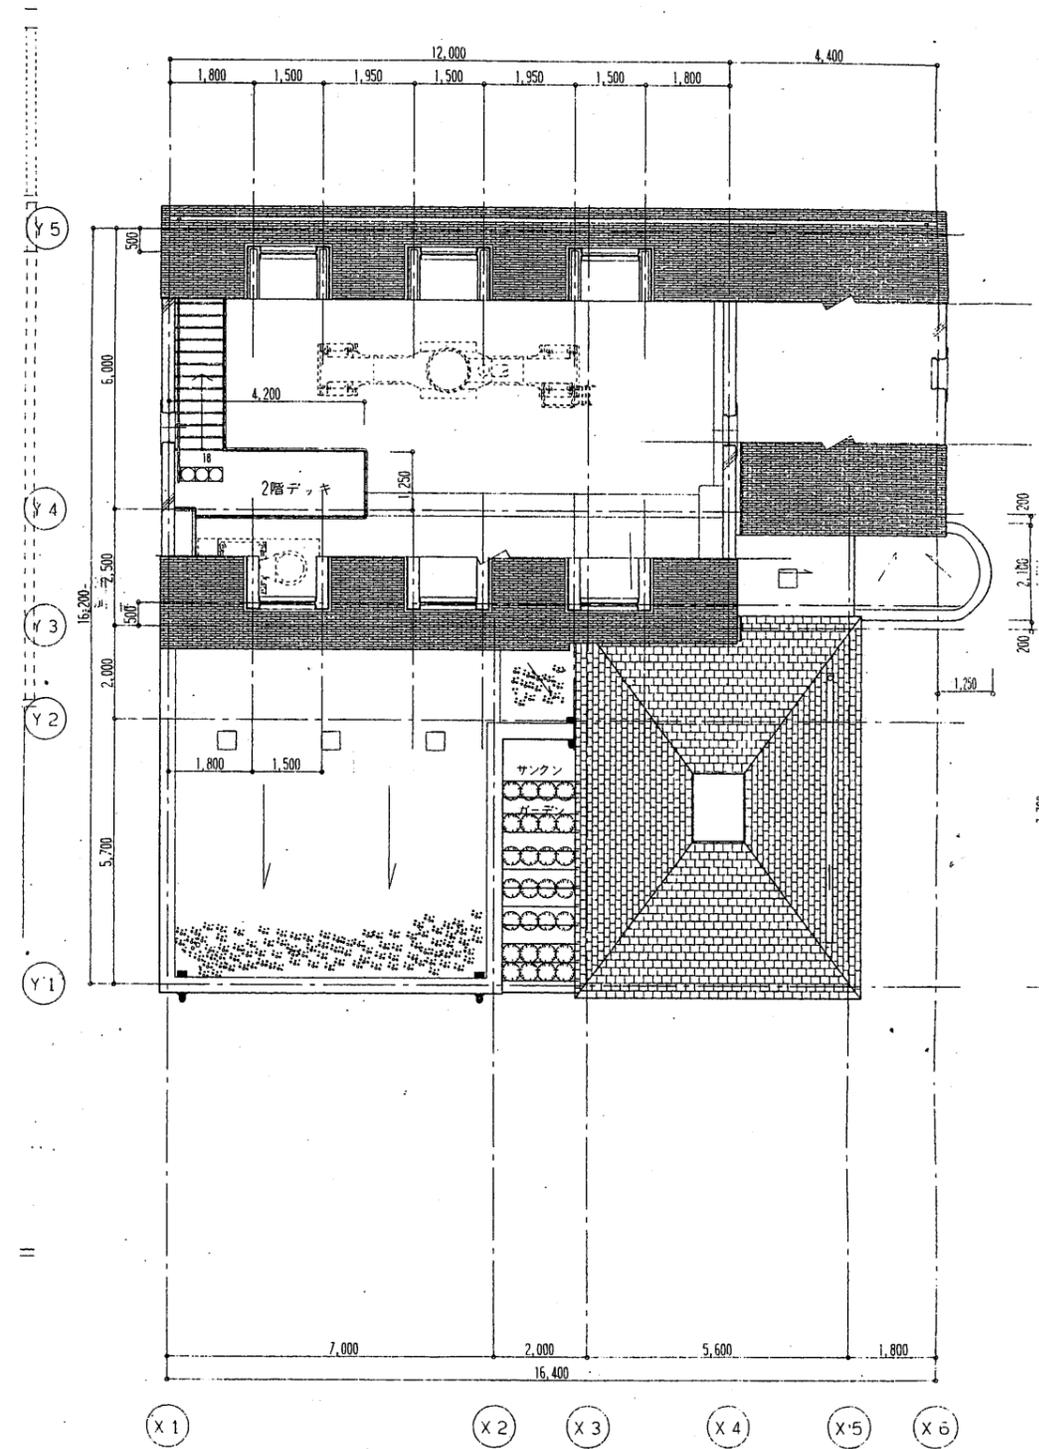

2階平面図


ヴェルニー記念館

横須賀市
財務部 FM推進課

工事名	中央図書館ほか9か所 建築基準法第12条定期点検業務委託			設計者資格 氏名	級建築士登録第 _____ 号			課長	主査等	担当者
図面名称	1階平面図	2階平面図	図番	縮尺	S=1:150	作図	平成	年	月	日




北側立面図

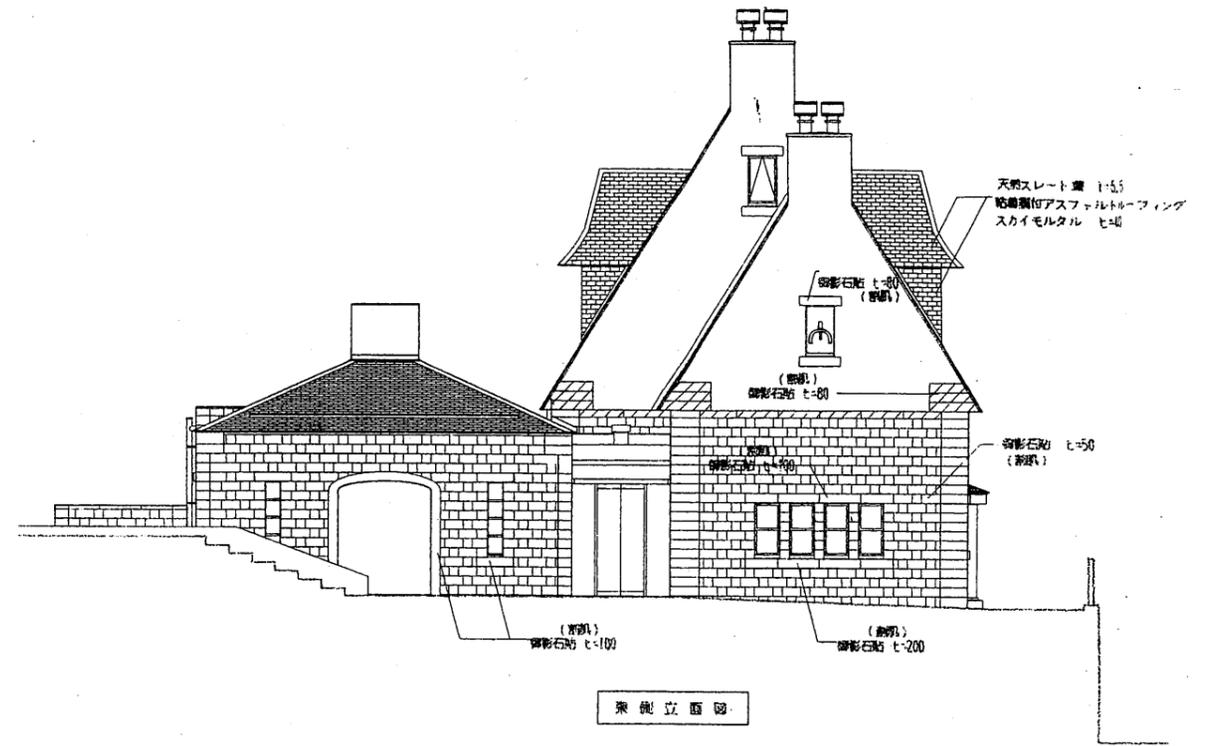

東側立面図




南側立面図

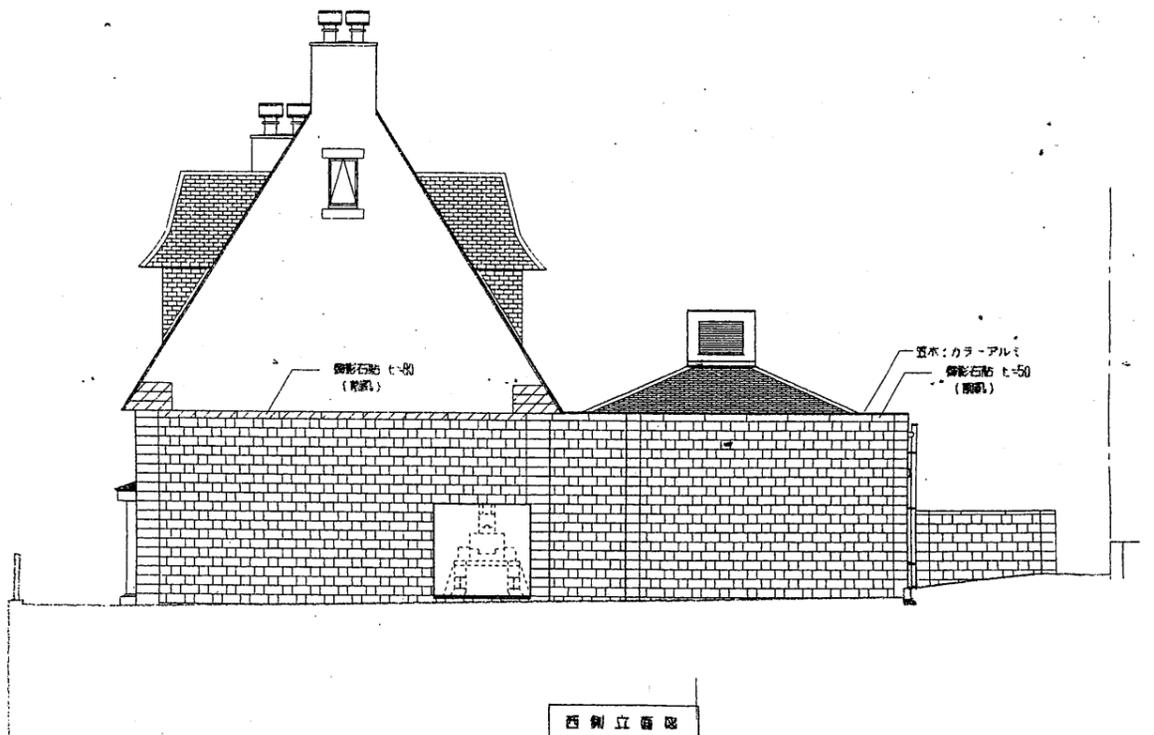


西側立面図

ヴェルニー記念館

工事名	中央図書館ほか9か所 建築基準法第12条定期点検業務委託			設計者資格 氏名	級建築士登録第 _____ 号			課長	主査等	担当者	横須賀市 財務部 FM推進課
図面名称	立面図	図番		縮尺	S=1:150	作図	平成	年	月	日	

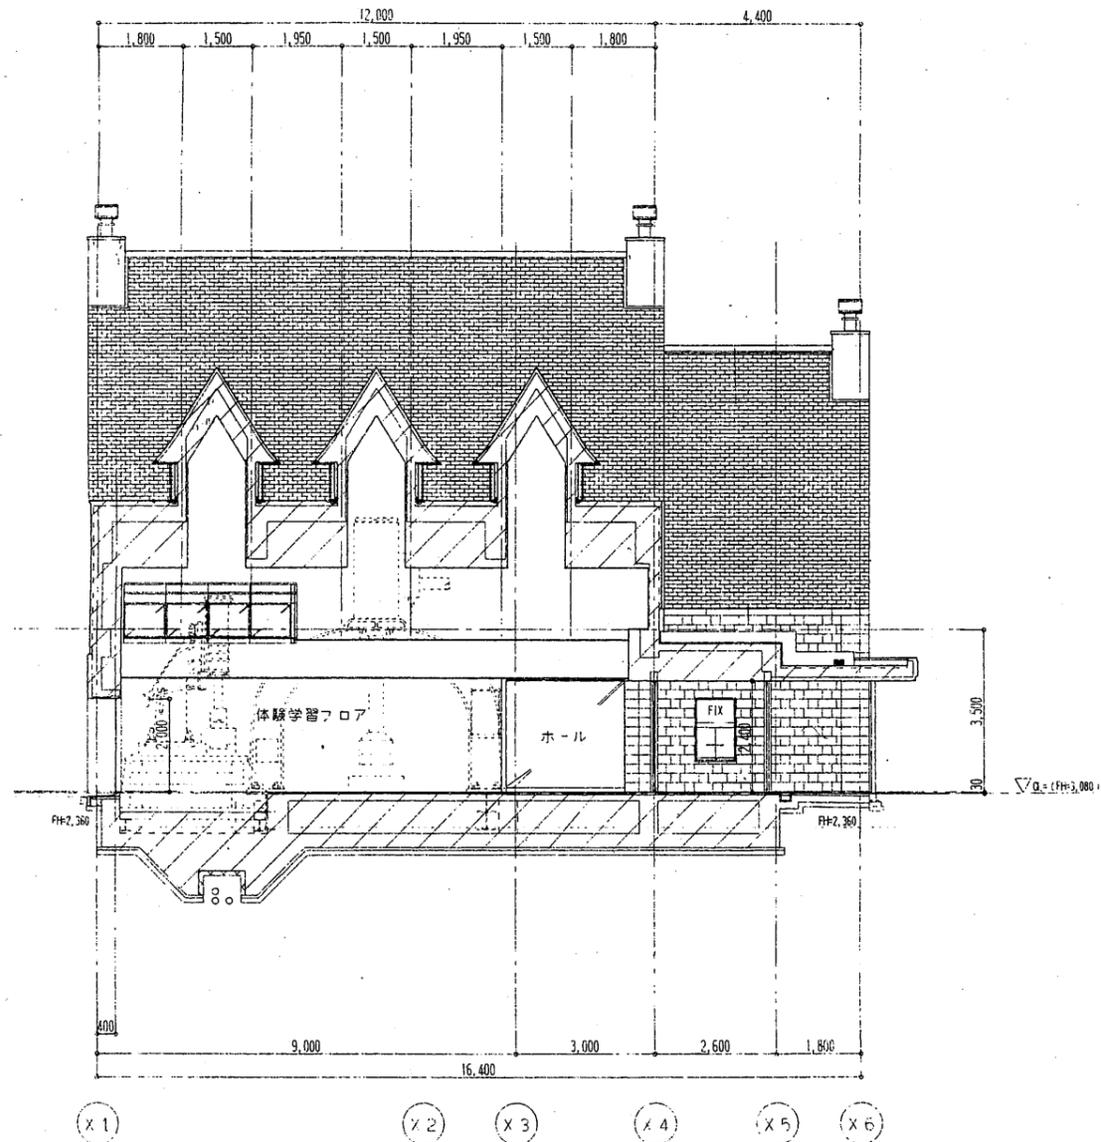


B - B 断面図

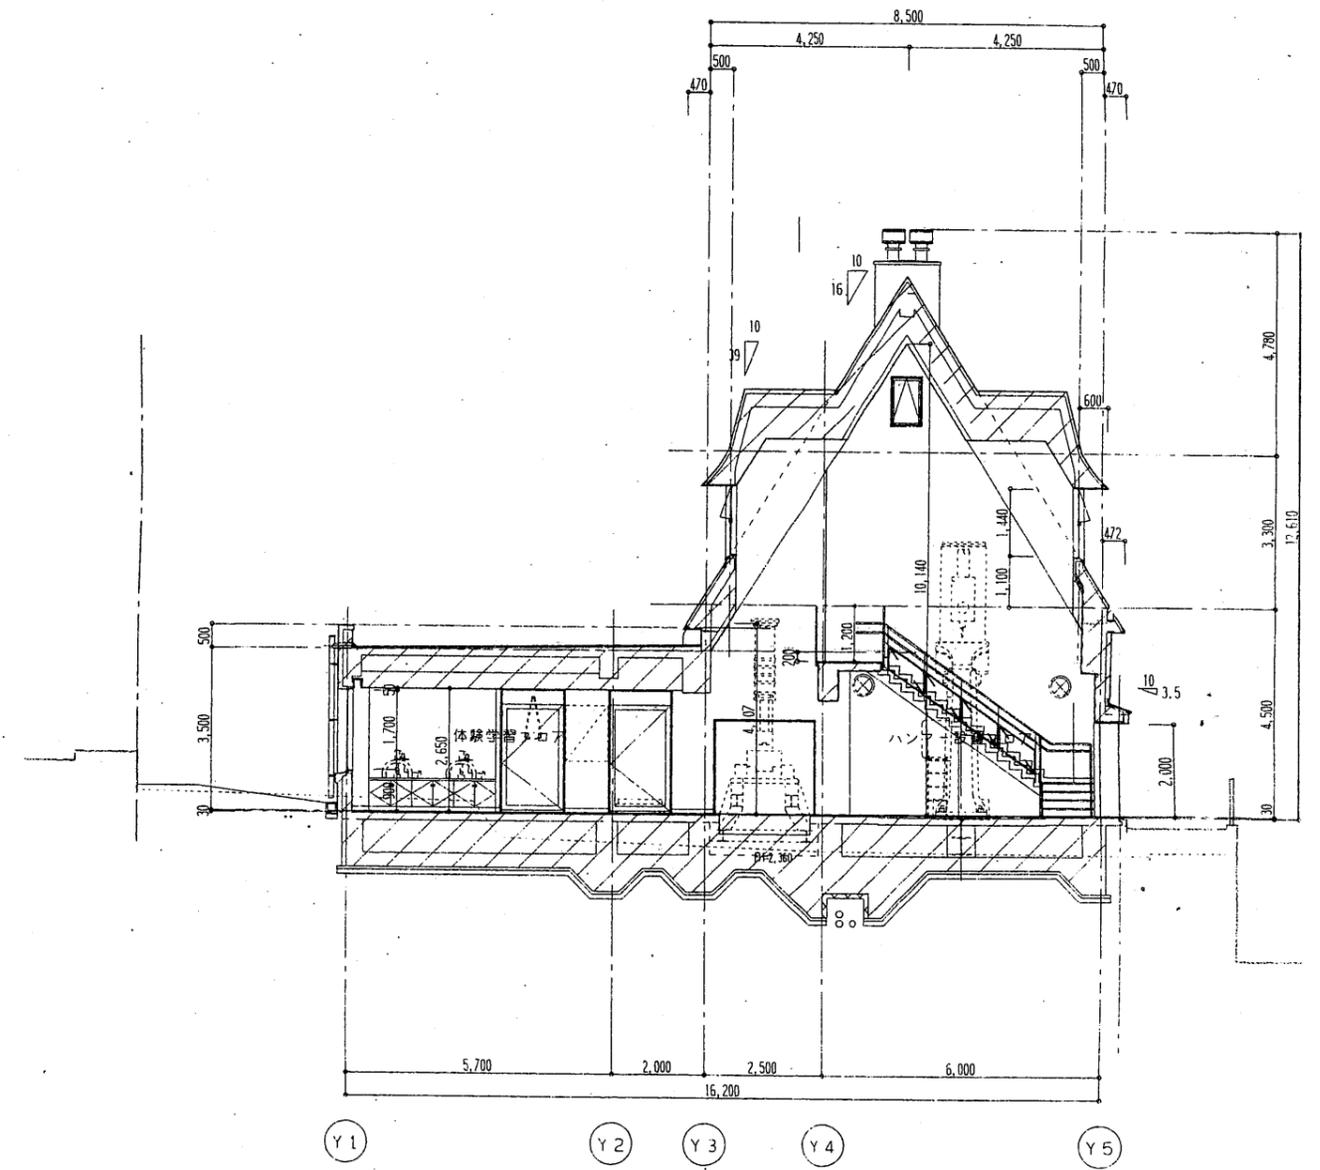

A - A 断面図

ヴェルニー記念館

工事名	中央図書館ほか9か所 建築基準法第12条定期点検業務委託			設計者資格 氏名	級建築士登録第 号			課長	主査等	担当者	横須賀市 財務部 FM推進課
図面名称	断面図	図番	縮尺	S = 1 : 150	作図	平成	年	月	日		

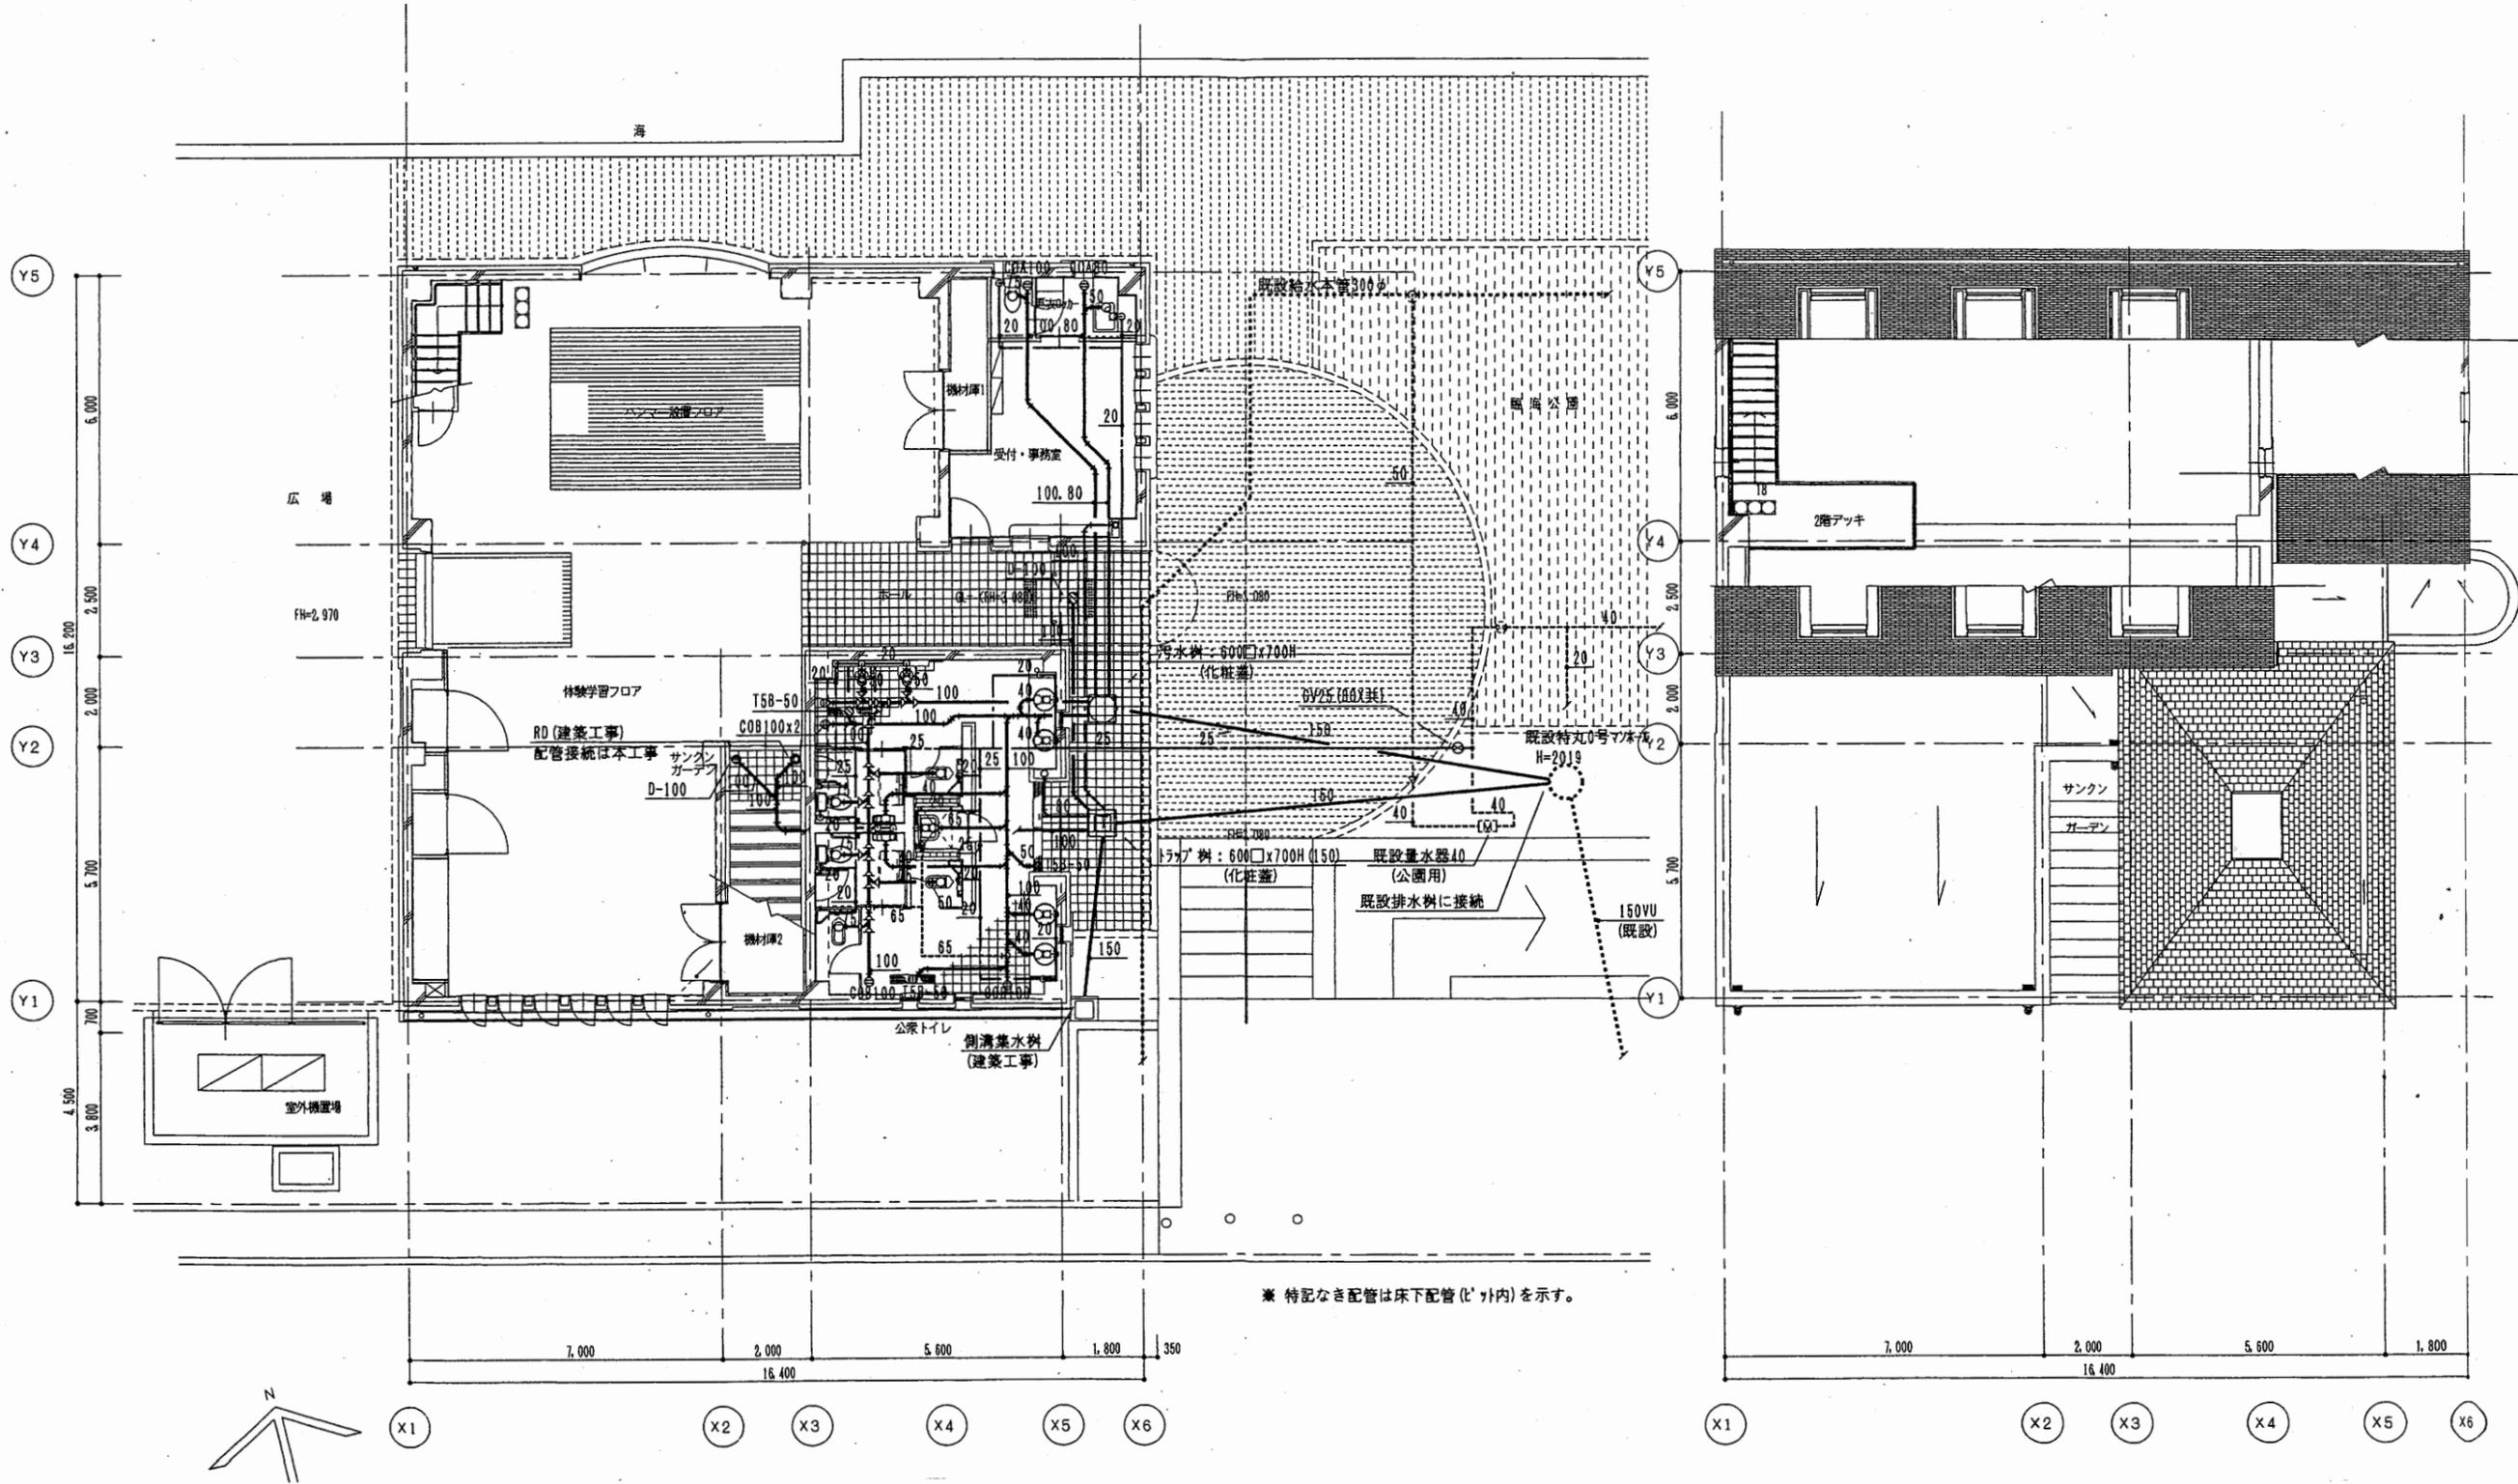

1階平面図

2階平面図




ヴェルニー記念館

工事名	中央図書館ほか9か所 建築基準法第12条定期点検業務委託			設計者資格 氏名	級建築士登録第 号			課長	主査等	担当者	横須賀市 財務部 FM推進課
図面名称	衛生設備平面図	図番	縮尺	S=1:150	作図	平成 年 月 日					

室名 A4ハンマー設置フロア	室名	室名 ハンマー設置フロア	室名	室名 受付・事務室	室名	室名 体験学習フロア	室名
風量 540 m³/h	4	風量 3480 m³/h	1	風量 120 m³/h	1	風量 255 m³/h	2
形式 B/M(絶縁防止タイプ)		形式 HS		形式 VHS		形式 VHS	
サイズ NQ.10		形式 BL-S		サイズ 150x150		サイズ 250x250	
BOX		BOX 1900x600x600H	●	BOX 350x350x350H	○	BOX 450x450x400H	○

室名 ハンマー設置フロア	室名	室名 ホール	室名	室名 体験学習フロア	室名	室名 体験学習フロア	室名
風量 495 m³/h	4	風量 180 m³/h	1	風量 420 m³/h	2	風量 255 m³/h	2
形式 B/M(絶縁防止タイプ)		形式 BL-S		形式 HS		形式 HS	
サイズ NQ.10		サイズ 1000L		サイズ 250x250		サイズ 250x250	
BOX		BOX 1200x300x350H	○	BOX 450x450x400H	○	BOX 450x450x400H	○


※ BOXの項目に於いて●印は消音内貼 (GW50mm) を示し、○印は消音内貼 (GW25mm) を示す。

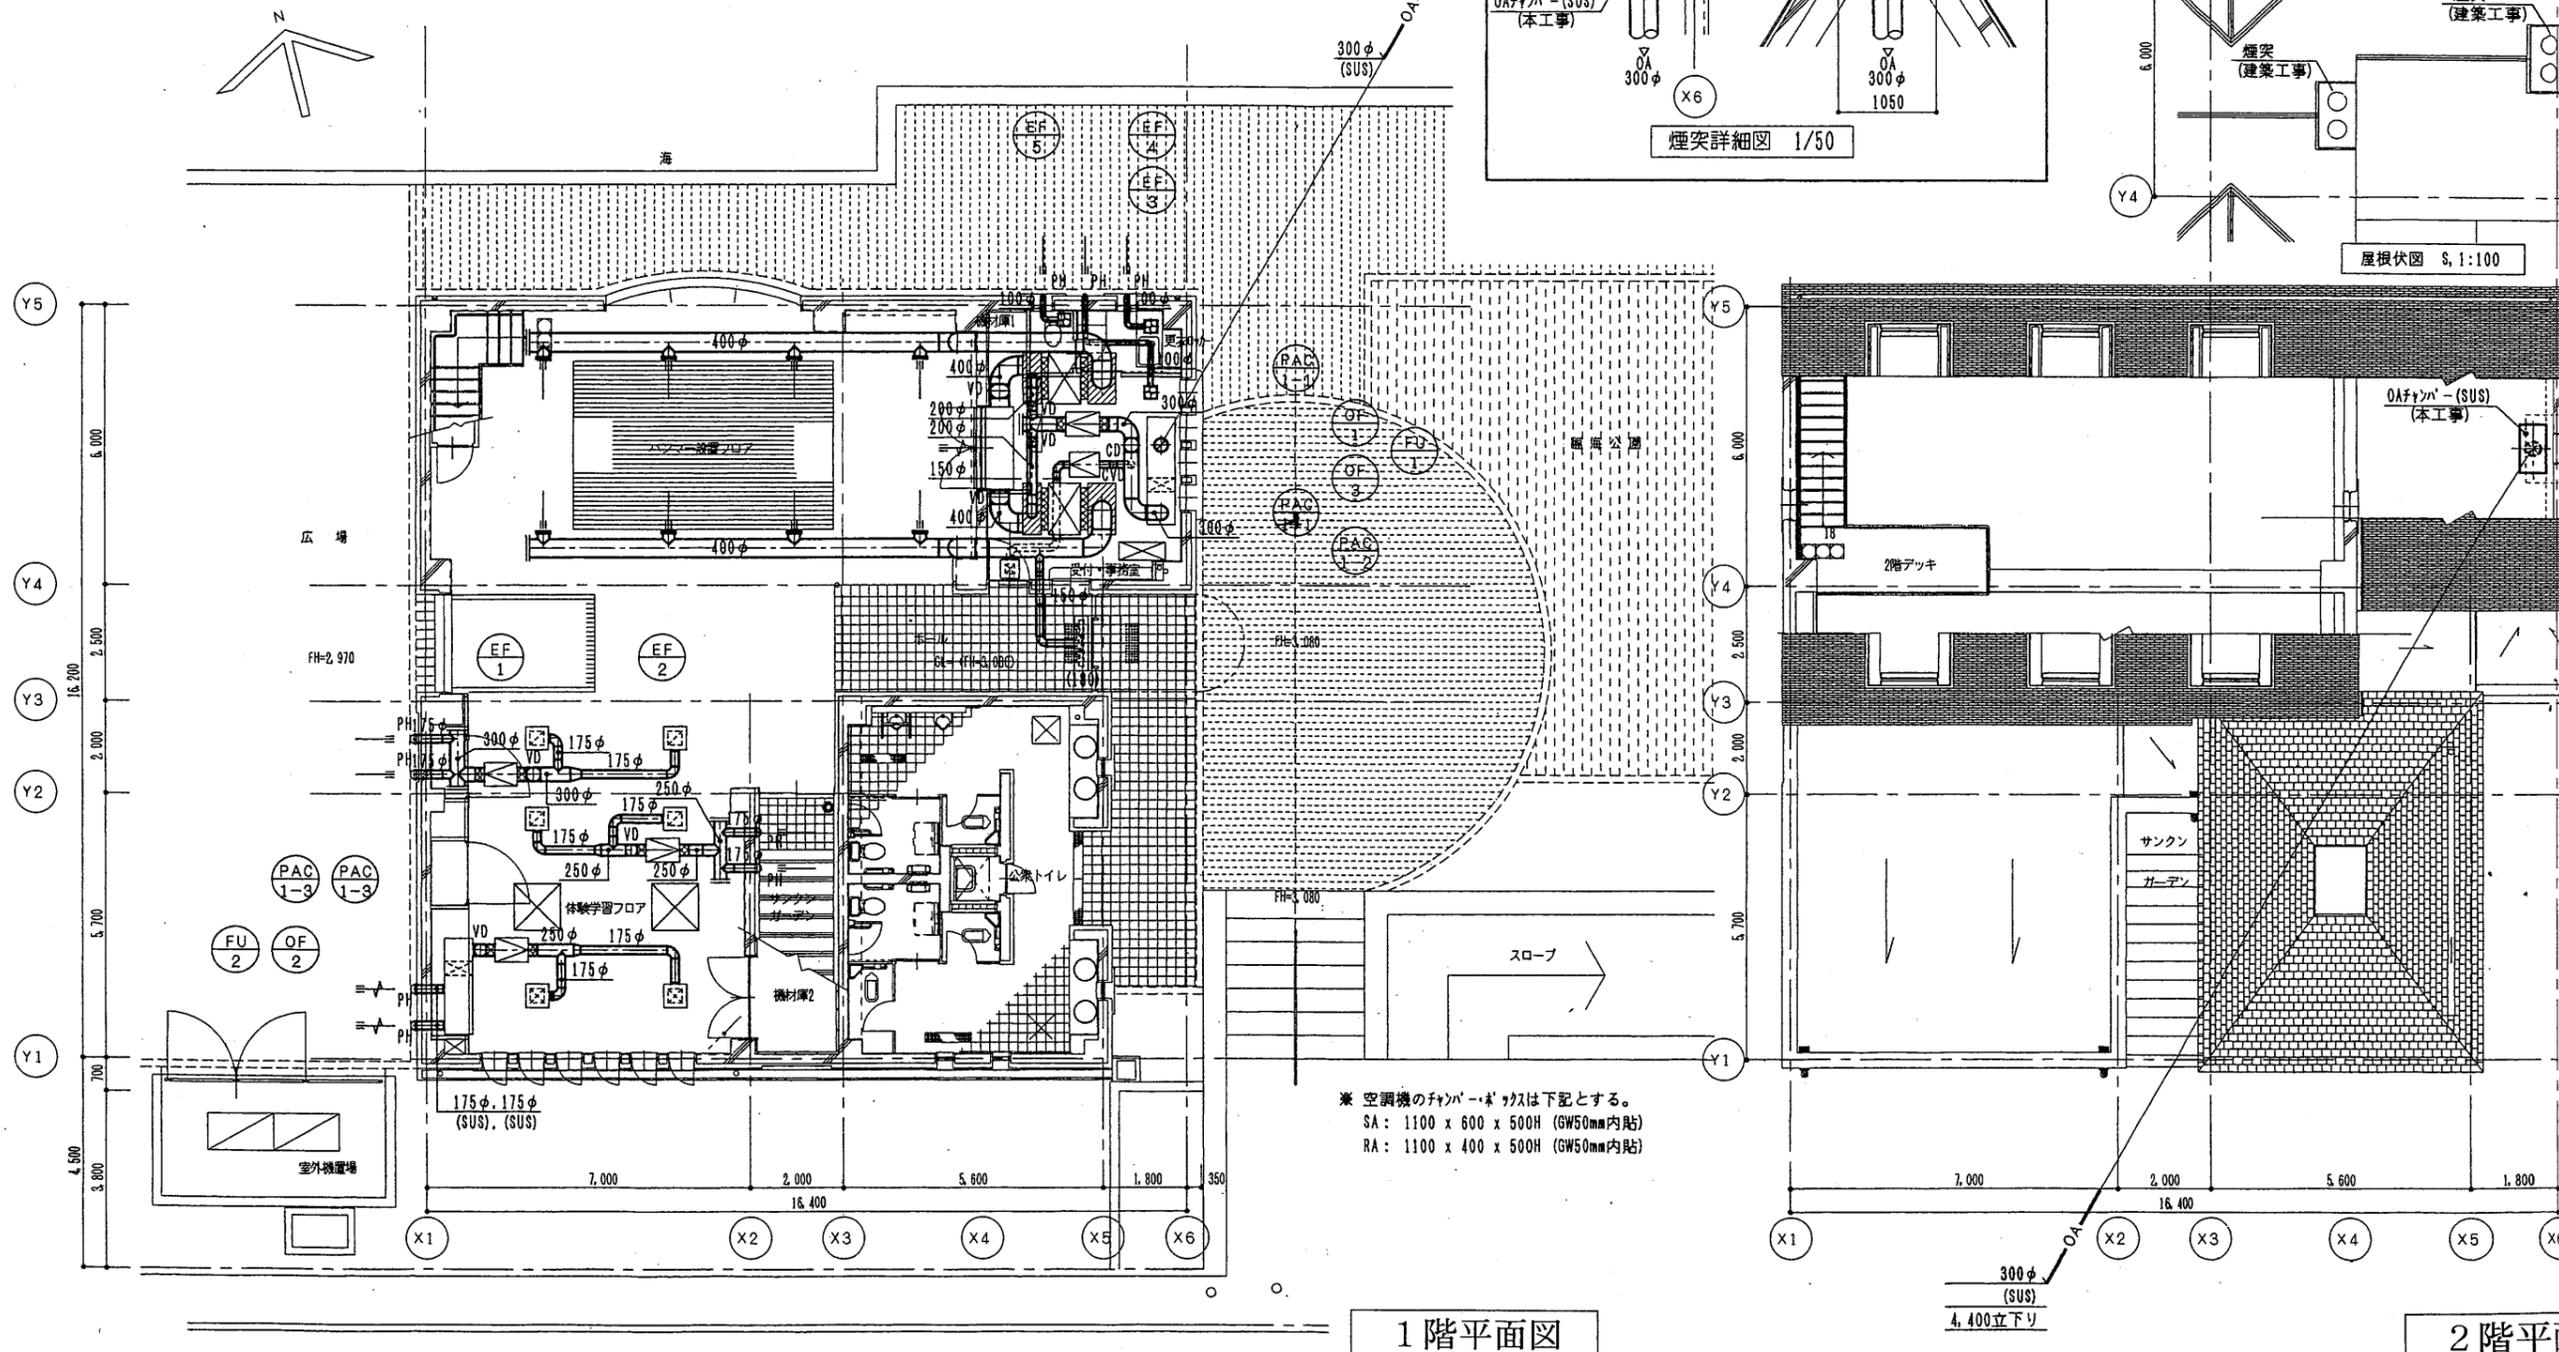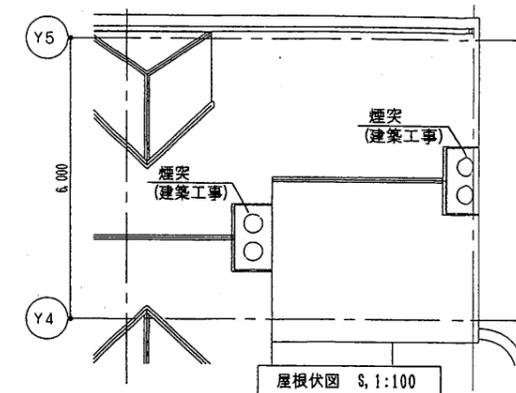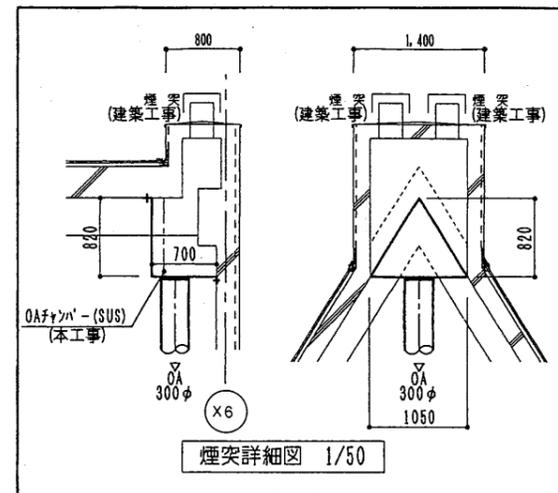

※ 空調機のファン・ボ・カスは下記とする。
 SA: 1100 x 600 x 500H (GW50mm内貼)
 RA: 1100 x 400 x 500H (GW50mm内貼)

ヴェルニー記念館

工事名	中央図書館ほか9か所 建築基準法第12条定期点検業務委託			設計者資格氏名	級建築士登録第 号			課長	主査等	担当者	横須賀市 財務部 FM推進課
図面名称	空調・換気設備	ダクト平面図	図番	縮尺	S=1:150	作図	平成	年	月	日	

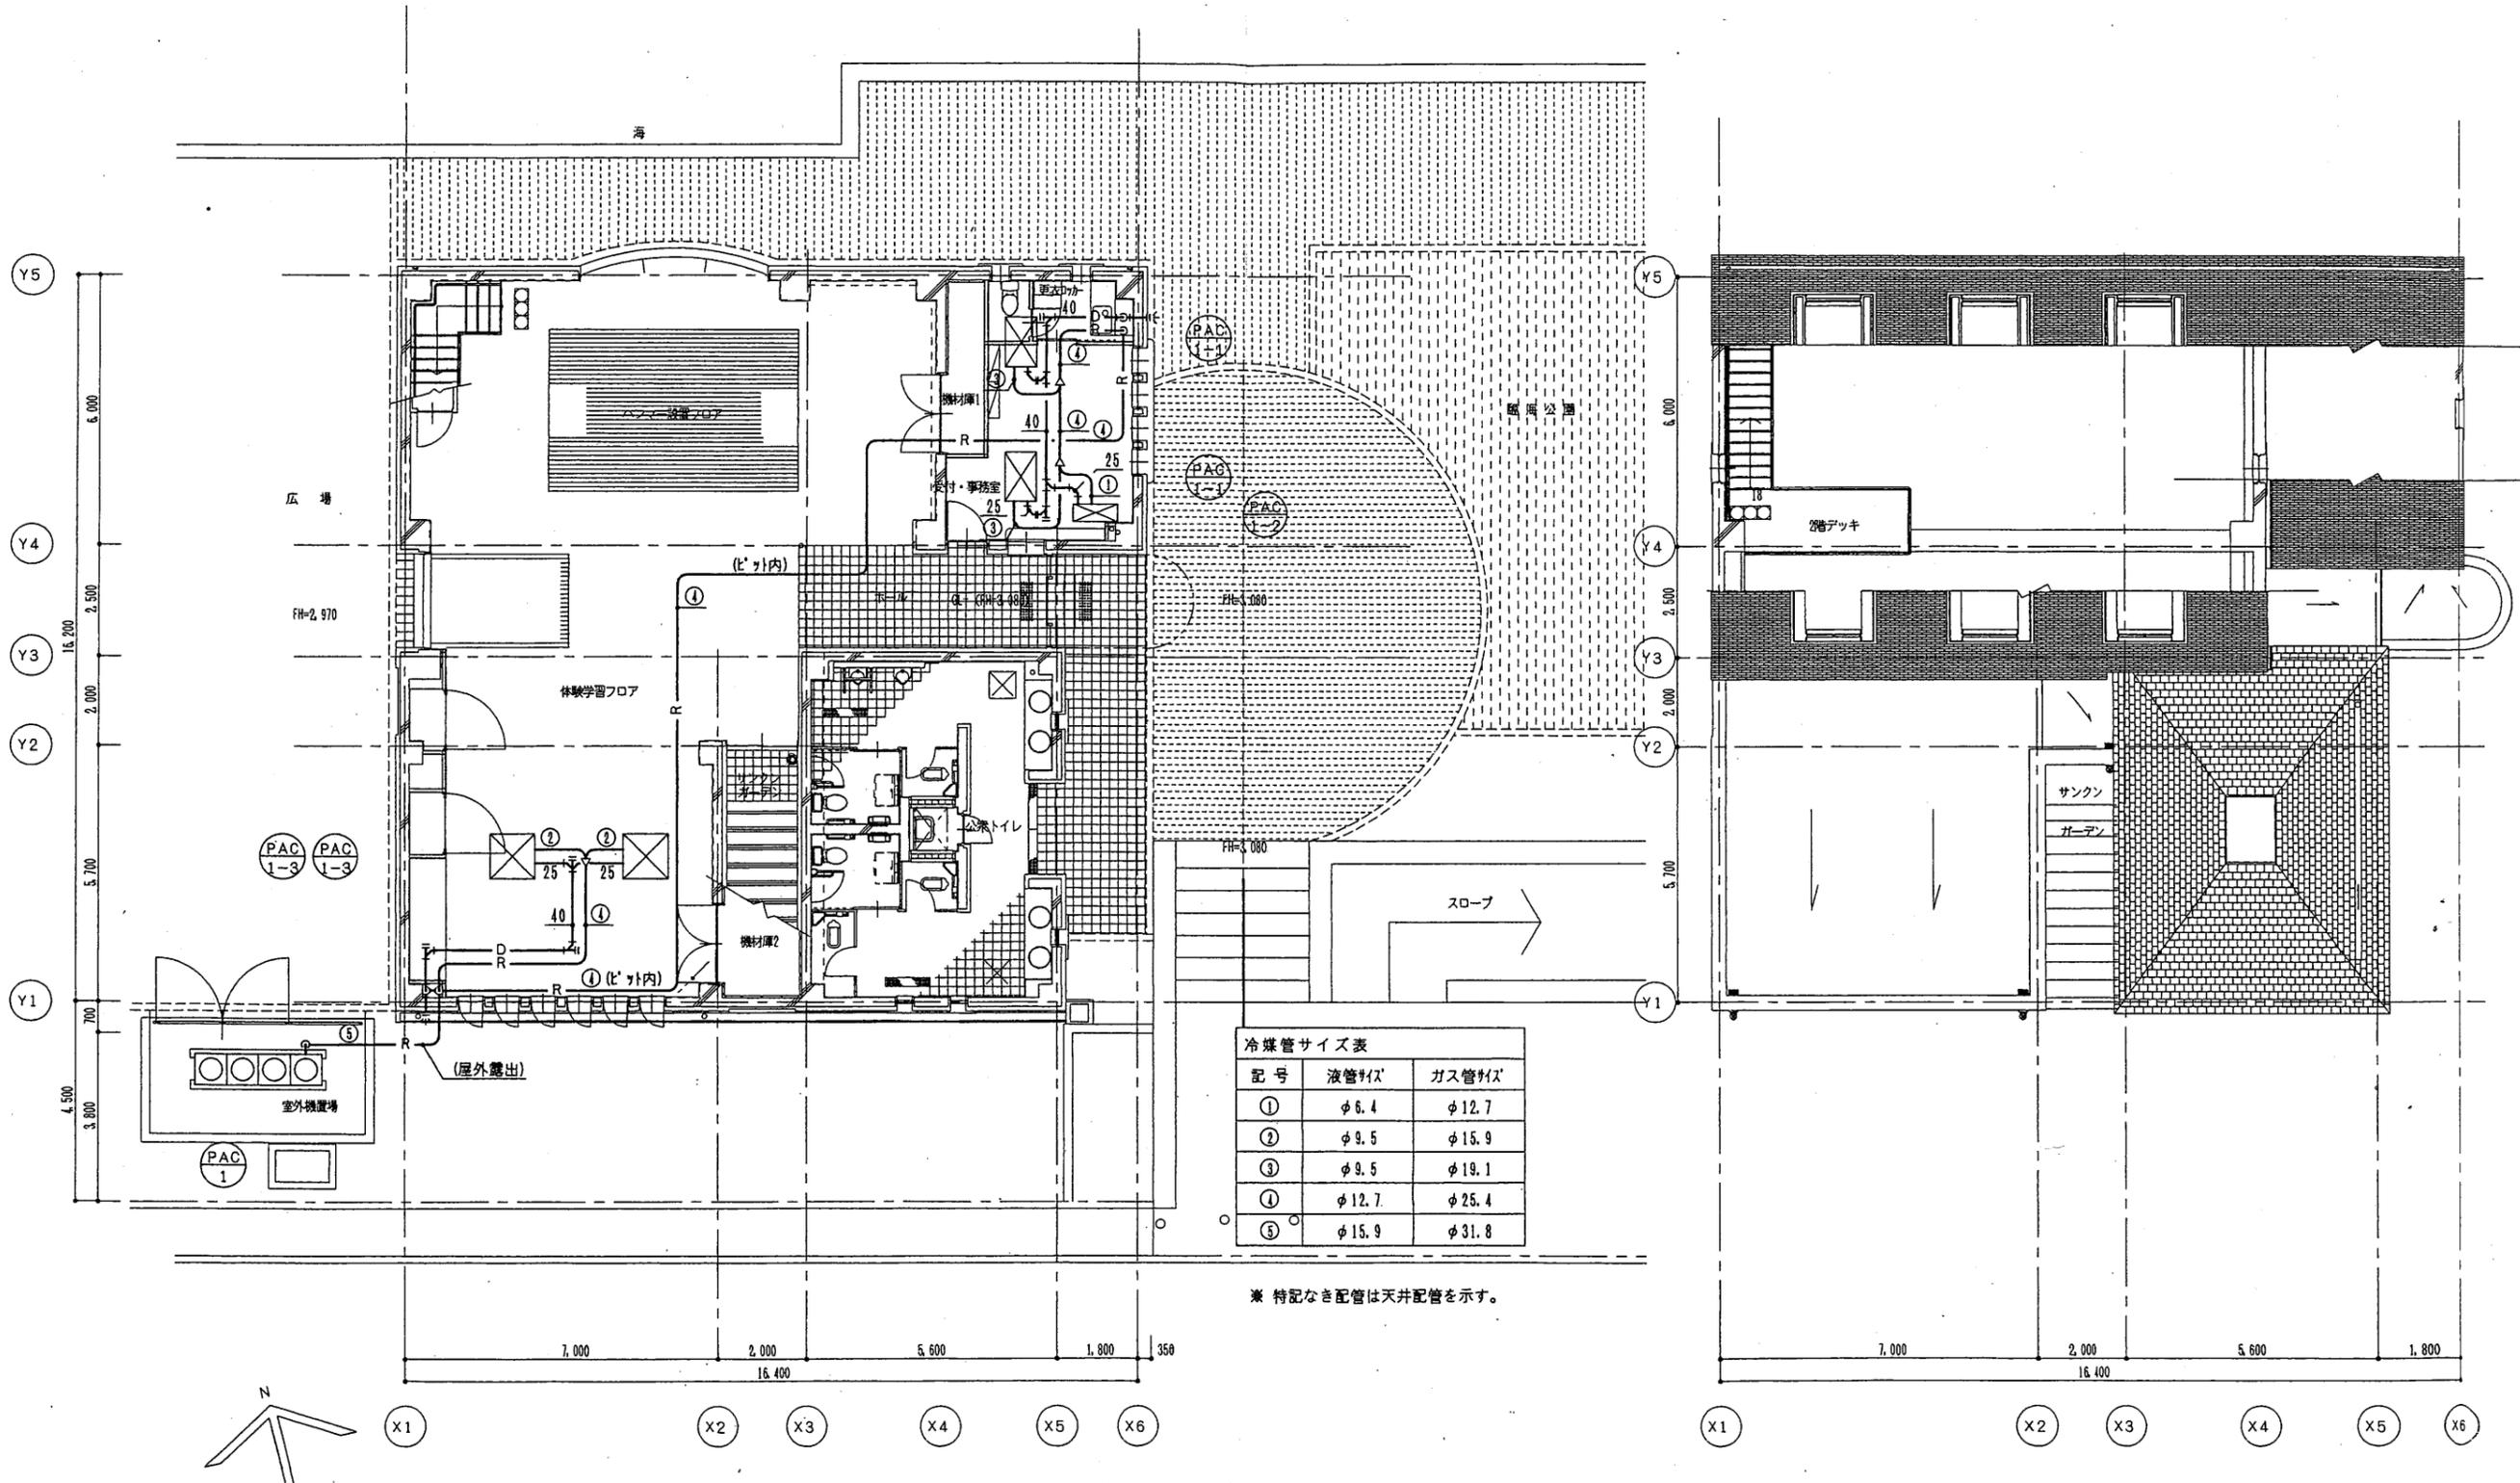

冷媒管サイズ表

記号	液管サイズ	ガス管サイズ
①	φ6.4	φ12.7
②	φ9.5	φ15.9
③	φ9.5	φ19.1
④	φ12.7	φ25.4
⑤	φ15.9	φ31.8


※ 特記なき配管は天井配管を示す。

1階平面図

2階平面図

ヴェルニー記念館

工事名	中央図書館ほか9か所 建築基準法第12条定期点検業務委託			設計者資格 氏名	級建築士登録第 _____ 号			課長	主査等	担当者	横須賀市 財務部 FM推進課
図面名称	空調・換気設備 配管平面図	図番		縮尺	S=1:150	作図	平成	年	月	日	

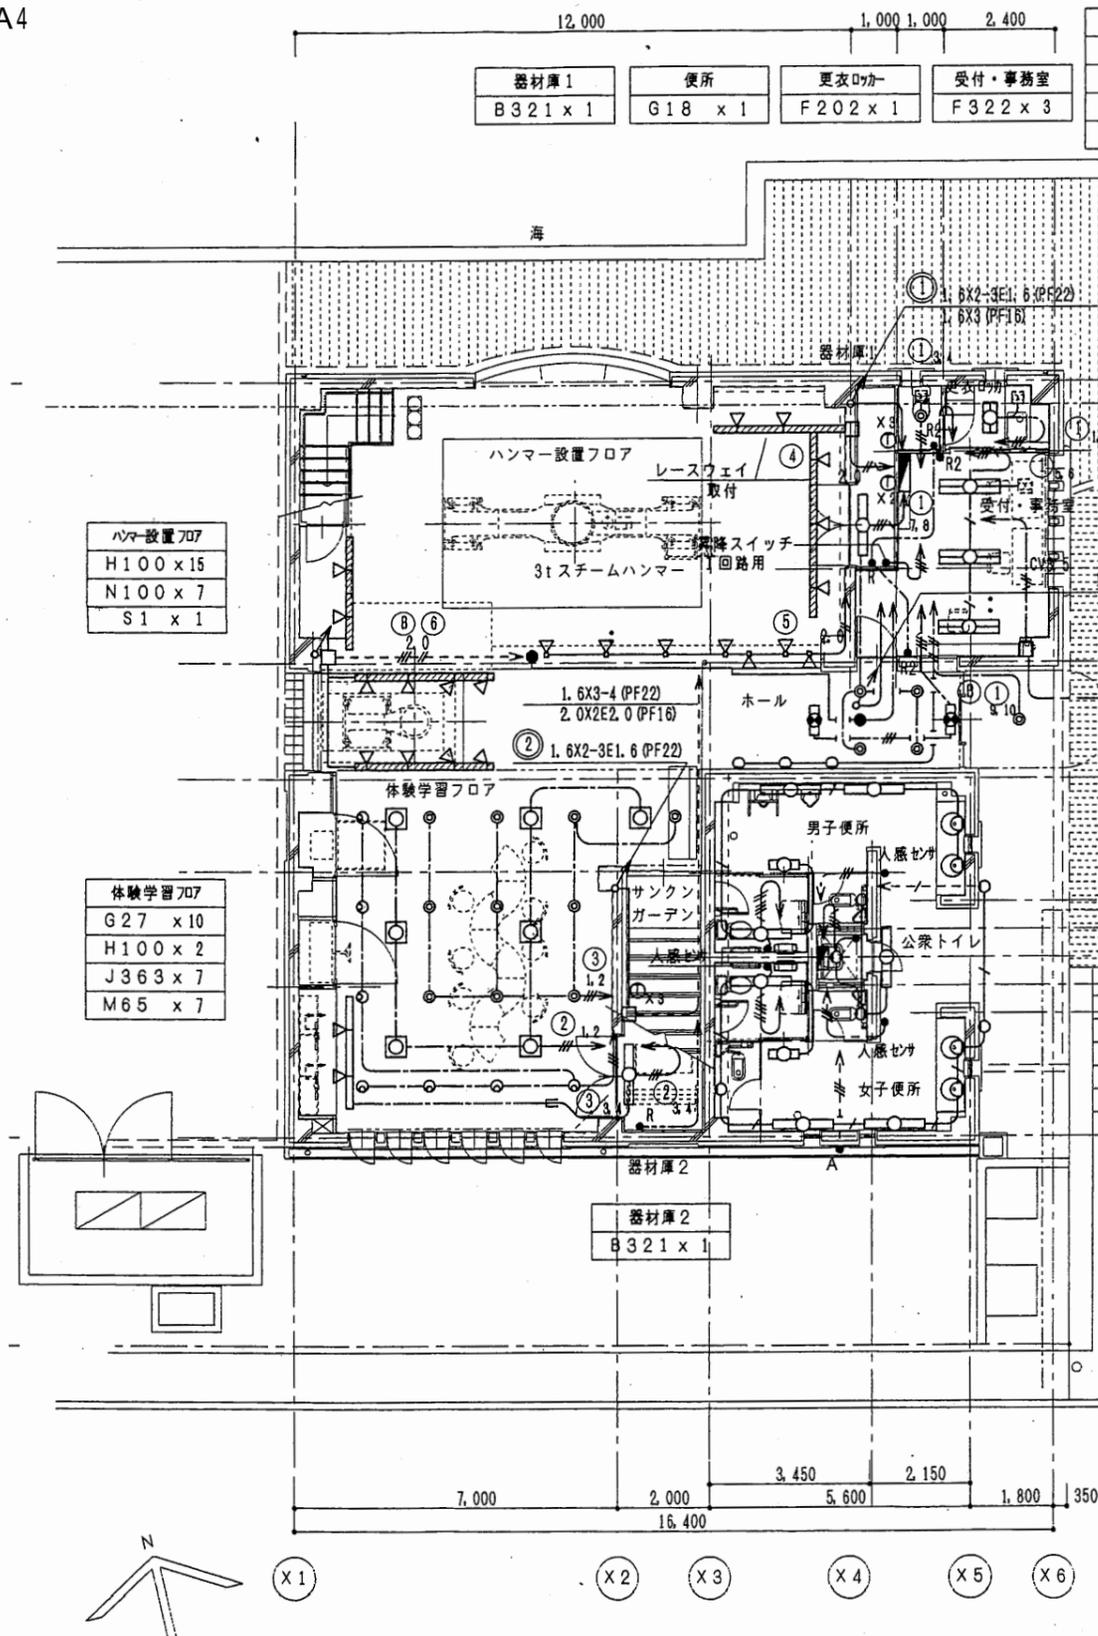


1階平面図

ホール
G27 x 4
K60 x 3
O x 2
S x 1

器材庫1	便所	更衣ロッカー	受付・事務室
B321 x 1	G18 x 1	F202 x 1	F322 x 3

階段	吹抜
Q x 1	L400 x 3
R x 1	

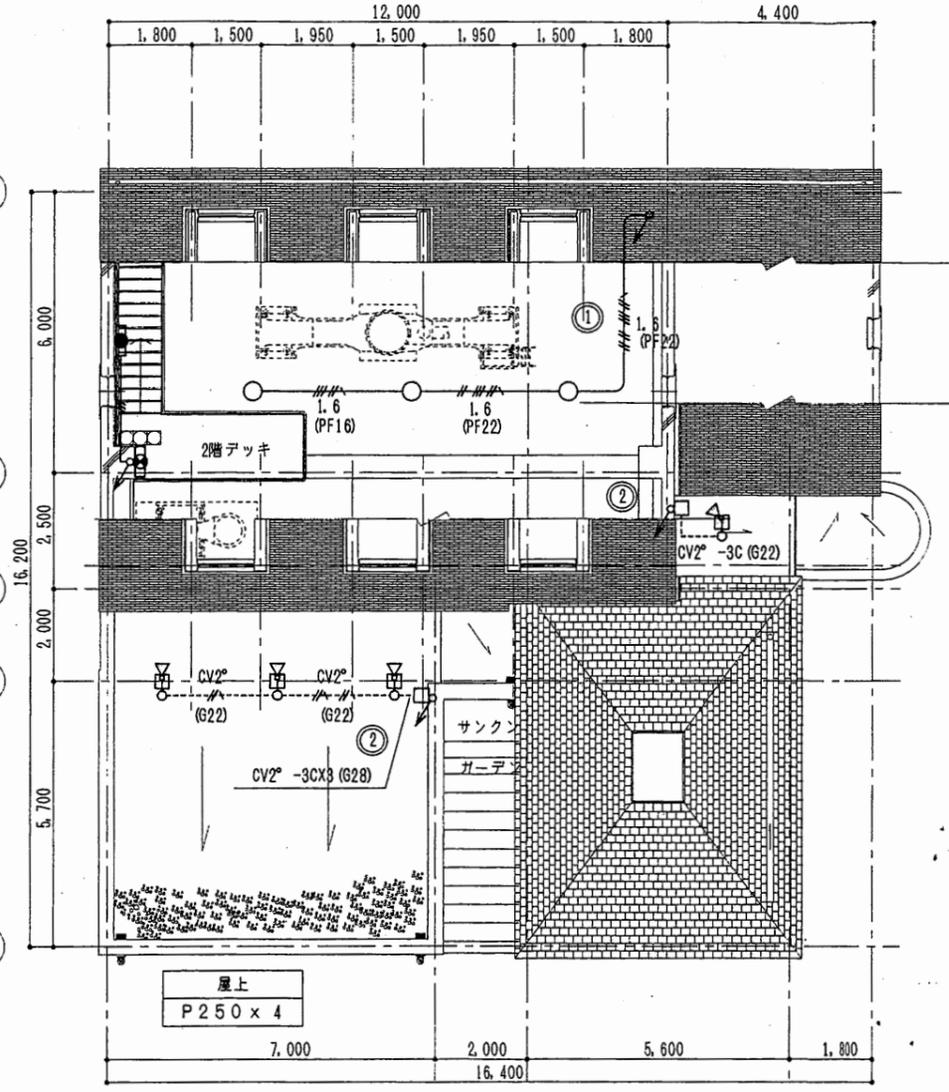

2階平面図

公共トイレ
A18 x 4
BS321 x 7
C18 x 4
D27 x 2
E10 x 2


特記なき配線は、下記による。

天井内は、ころがし配線	保護管
---# 2.0 VVF2.0-2C (PF16)	---# 2.0 2.0x2E2.0 (PF16)
---# 2.0 VVF2.0-3C (PF22)	---# 2.0 2.0x3E2.0 (PF16)
---# VVF1.6-2C (PF16)	---# 1.6x2 (PF16)
---# VVF1.6-3C (PF22)	---# 1.6x2E1.6 (PF16)
---# VVF1.6-2CX2 (PF22)	---# 1.6x3 (PF16)
---# VVF1.6-2C+3C (PF22)	---# 1.6x4 (PF16)
リモコン配線	---# 1.6x5 (PF16)
--- CPEVQ.9-1P (PF16)	配線ダクト 2P15A125V

● Rn リモコンスイッチ (個別) n: 個数
● 6 # グループスイッチ

ヴェルニー記念館

工事名	中央図書館ほか9か所 建築基準法第12条定期点検業務委託	設計者資格氏名	級建築士登録第 号	課長	主査等	担当者
図面名称	電灯設備平面図	縮尺	S=1:150	作図	平成 年 月 日	横須賀市 財務部 FM推進課

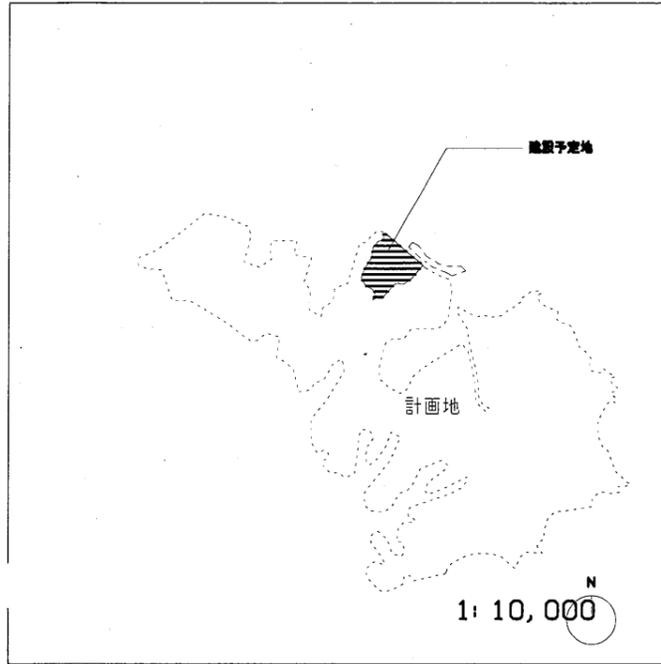

建築概要

1. 施設名称・その他


施設名称	(仮称)横須賀市美術館
建設地	横須賀市磯原4丁目1番ほか
主要用途	美術館

2. 敷地状況

敷地面積(㎡)	22,303.75
前面道路	県道209号磯崎崎状線、幅員10m
都市計画区域の内外の別	都市計画区域内
用途地域	指定なし
その他の区域・地区	市街化調整区域、第1種風致地区
敷地に建築可能な延床面積を敷地面積で除した数値	
敷地に建築可能な延床面積を敷地面積で除した数値	

2. 構造・規模


階数	地上2階、地下2階
構造形式	地上: RC造、一部鉄骨造、地下: RC造
基礎	直接基礎、一部杭基礎
最高高さ(m)	6.93
建築面積(㎡)	4174.66
延べ床面積(㎡)	12,035.39
造坪率	
容積率	

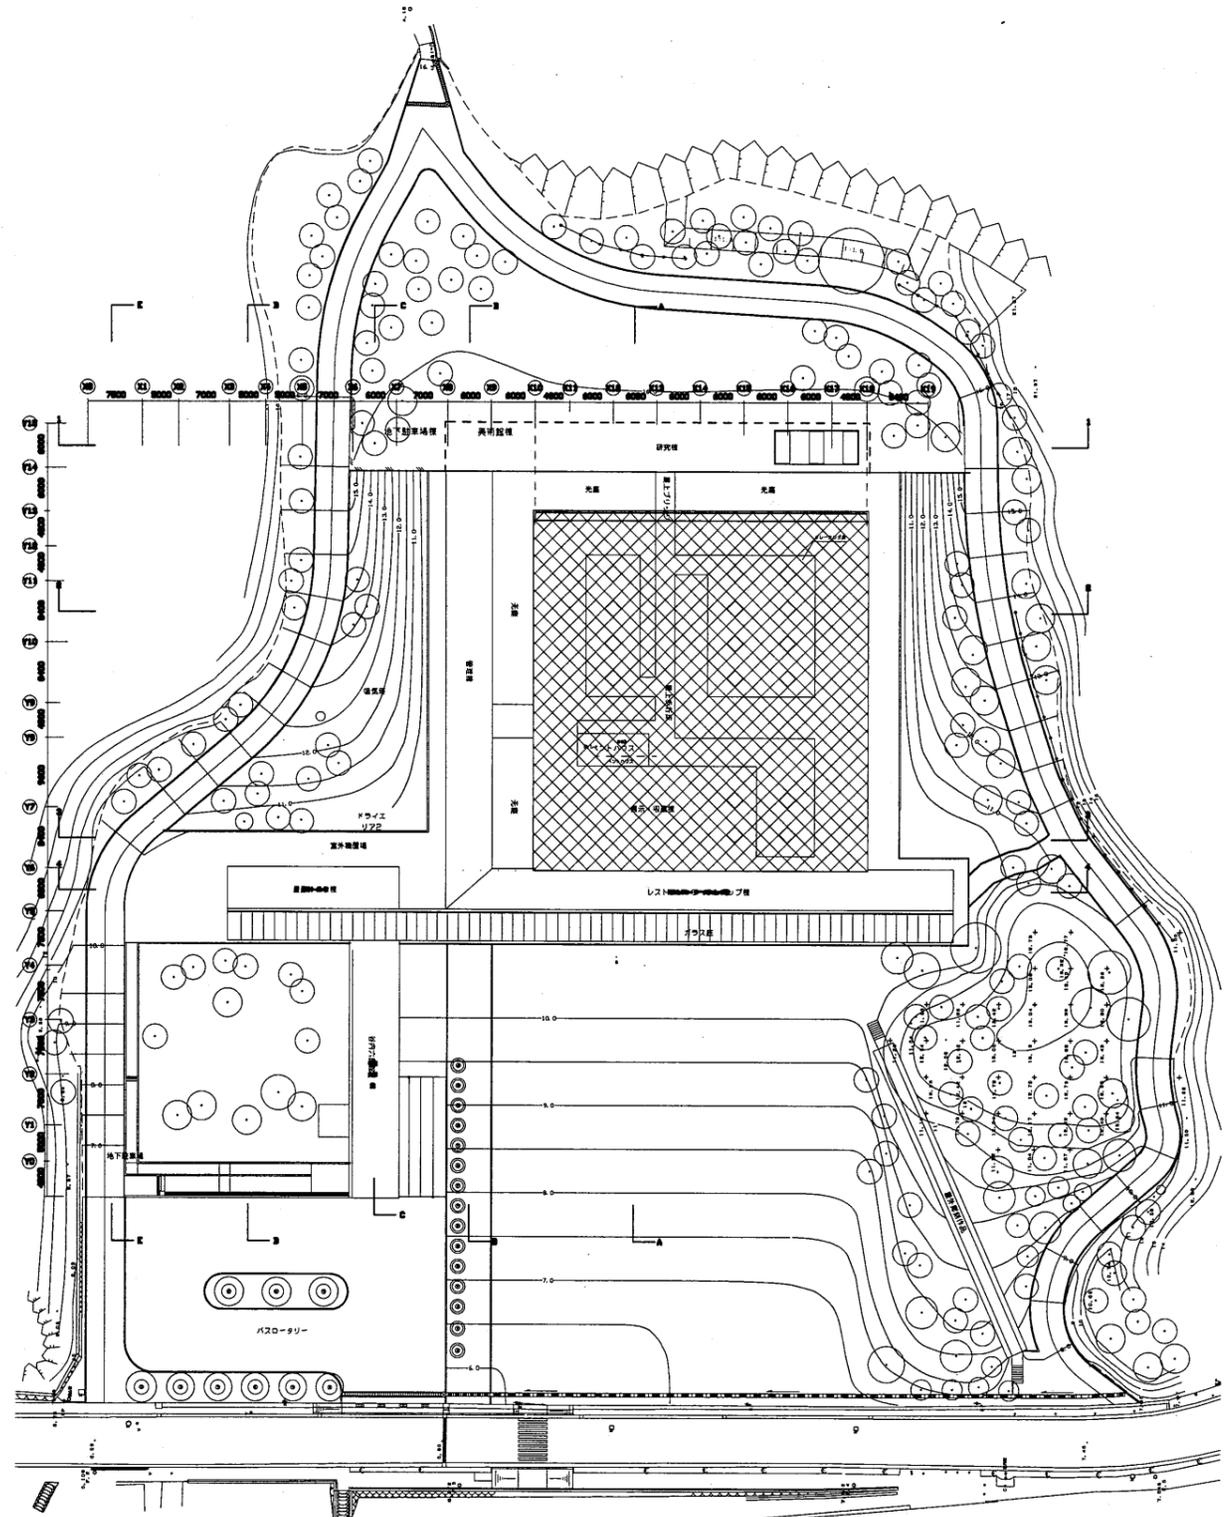

配置図 1/300

横須賀美術館


工事名	中央図書館ほか9か所 建築基準法第12条定期点検業務委託			設計者資格氏名	級建築士登録第 号			課長	主査等	担当者	横須賀市 財務部 FM推進課
図面名称	案内図・配置図	図番		縮尺	1:800	作図	平成 年 月 日				

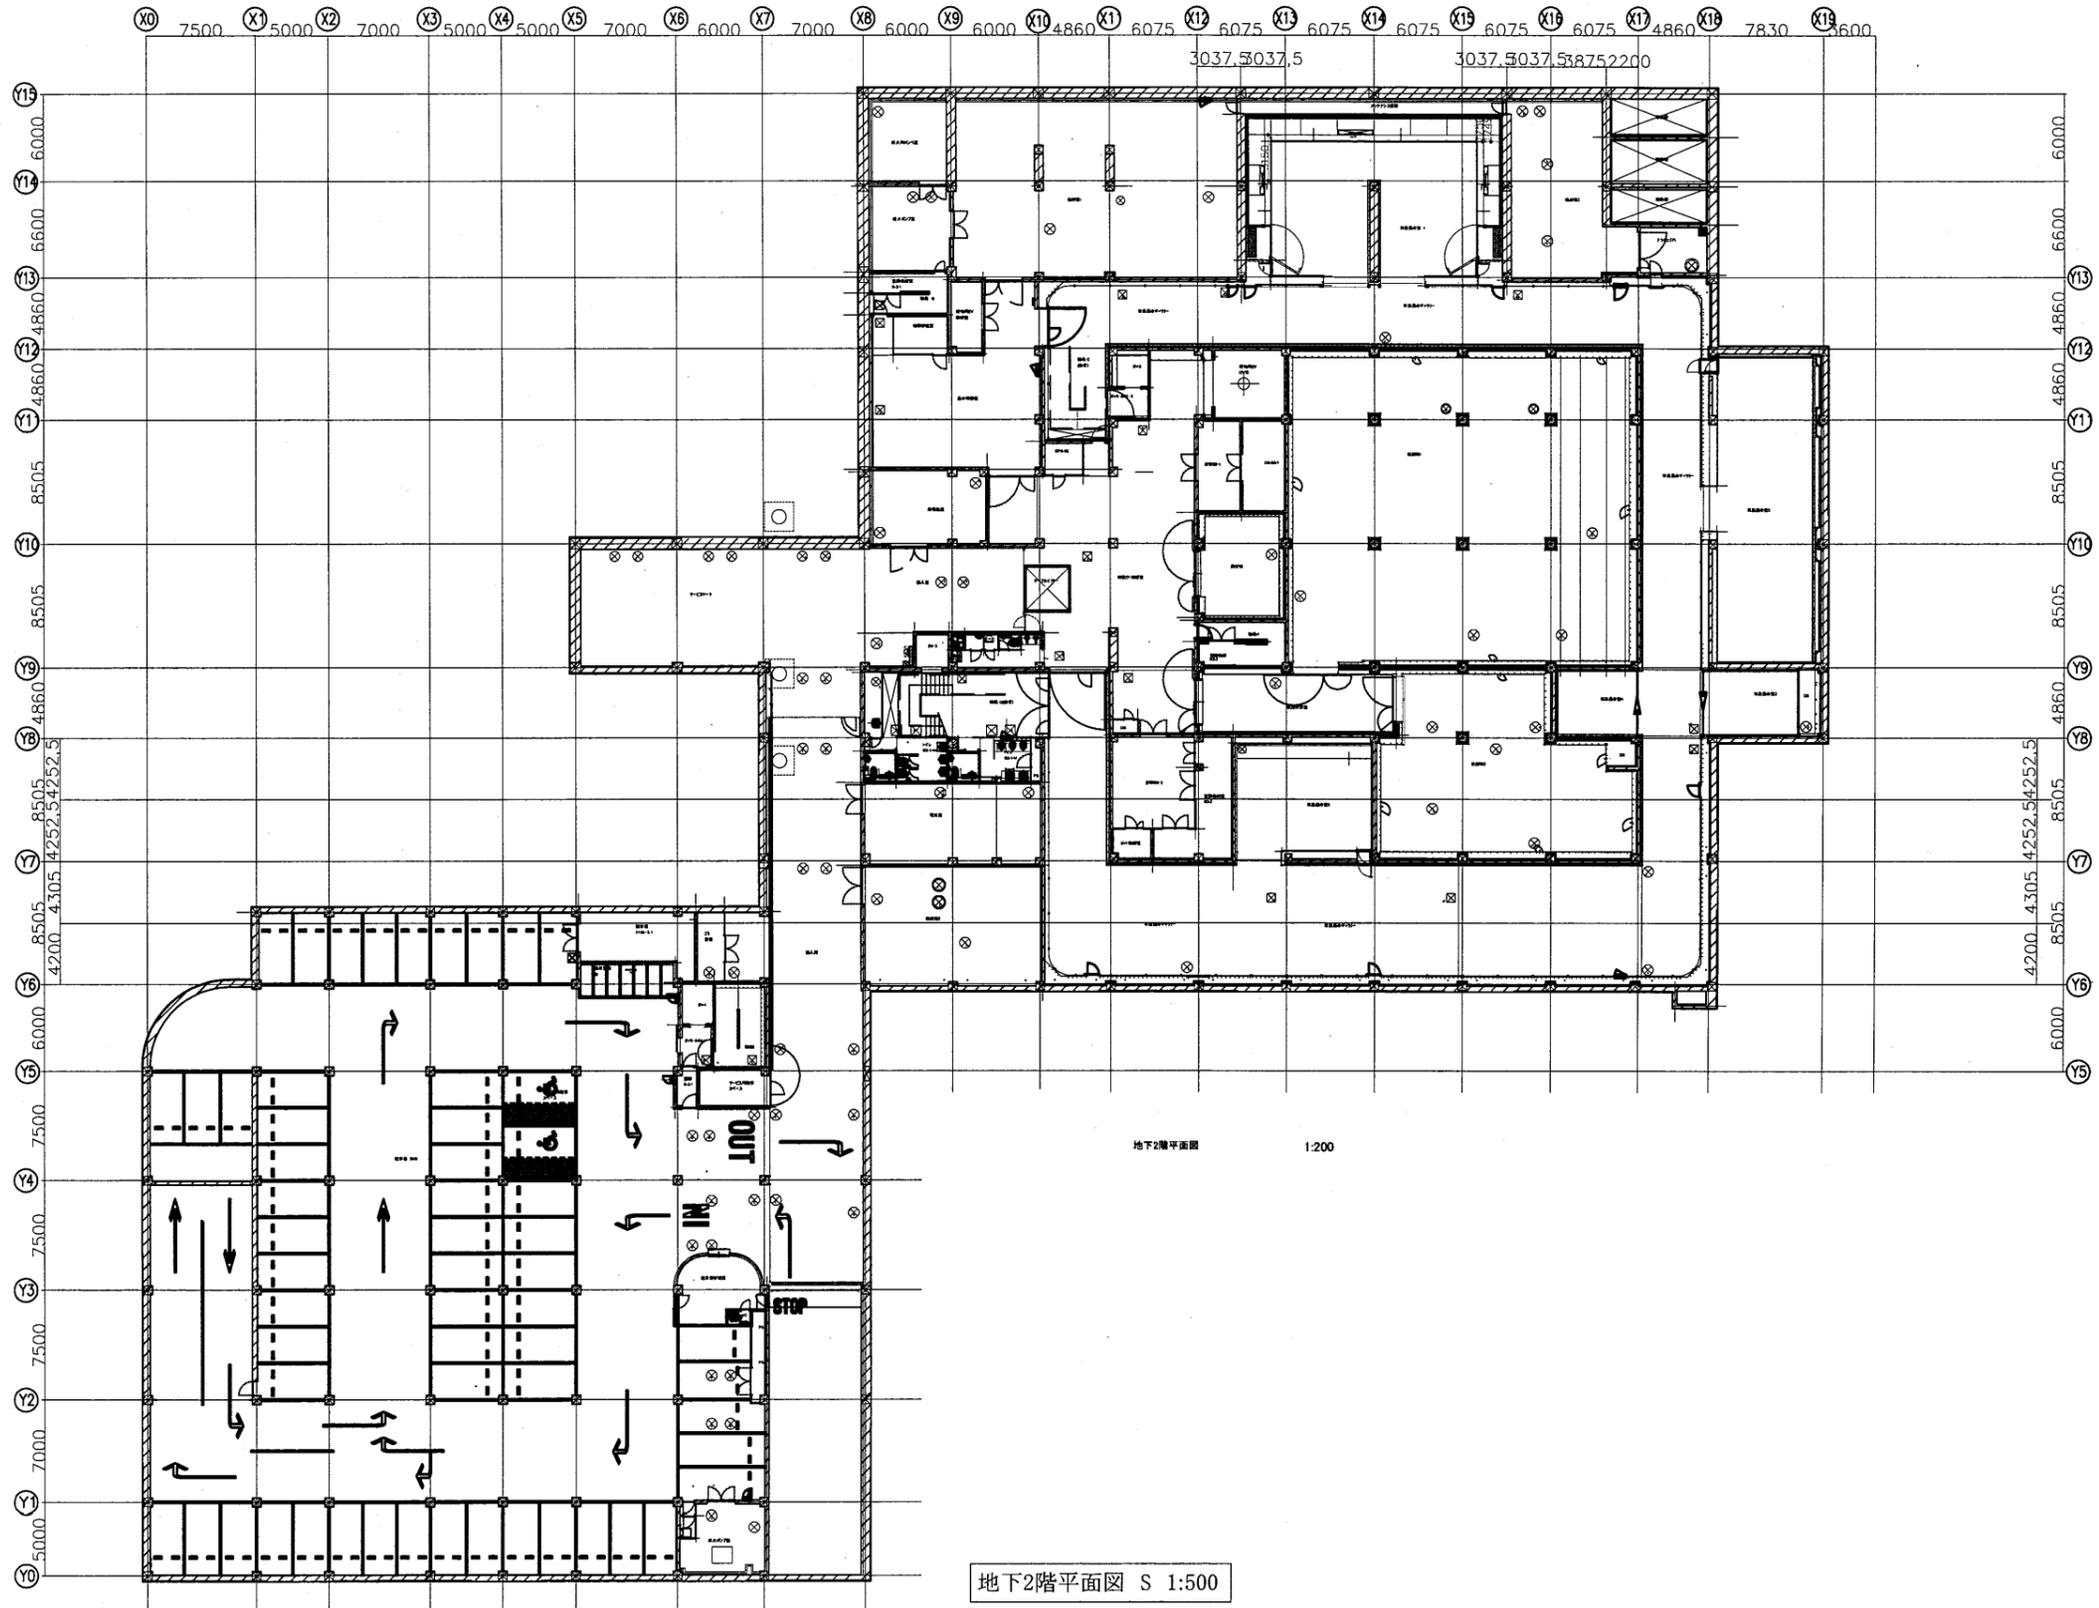

横須賀美術館

工事名	中央図書館ほか9か所 建築基準法第12条定期点検業務委託		設計者資格 氏名	級建築士登録第 _____ 号		課長	主査等	担当者	横須賀市 財務部 FM推進課
図面名称	地下2階平面図	図番	縮尺	作図	平成 年 月 日				

A3 A4

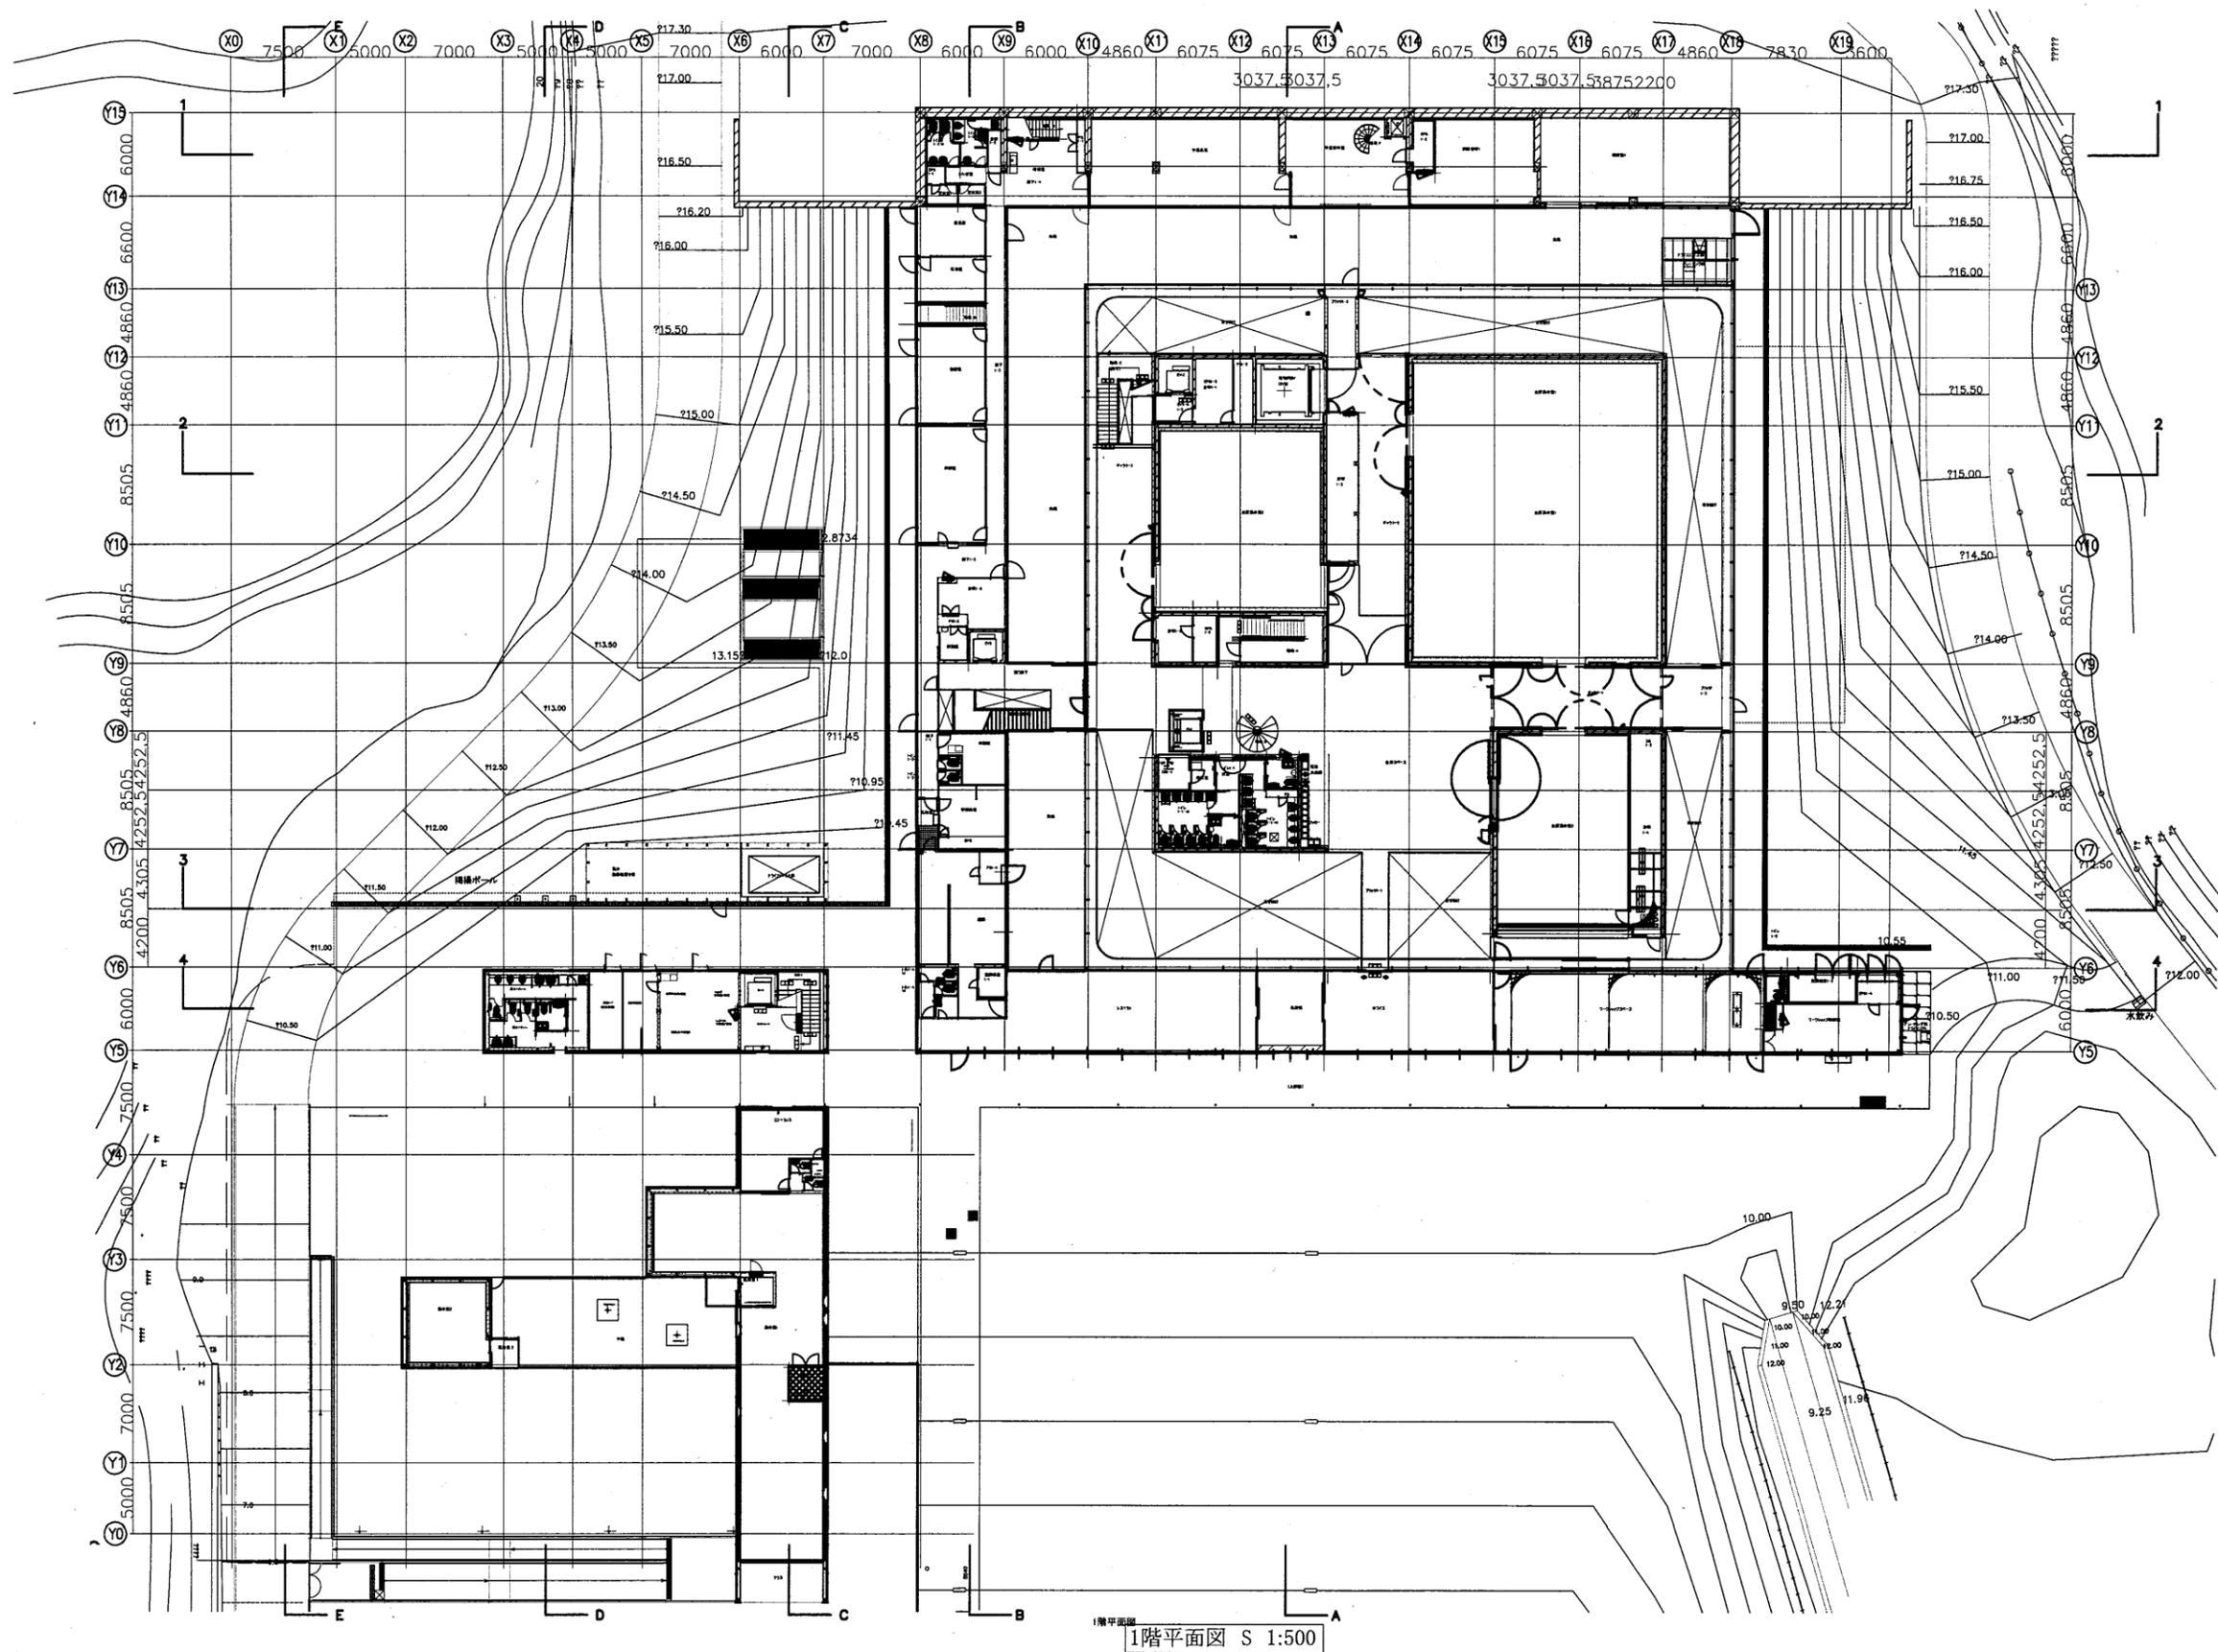


1階平面図 S 1:500

横須賀美術館

工事名	中央図書館ほか9か所 建築基準法第12条定期点検業務委託			設計者資格 氏名	級建築士登録第 _____ 号			課長	主査等	担当者	横須賀市 財務部 FM推進課
図面名称	1階平面図	図番	縮尺	1:500	作図	平成	年	月	日		


A3 A4

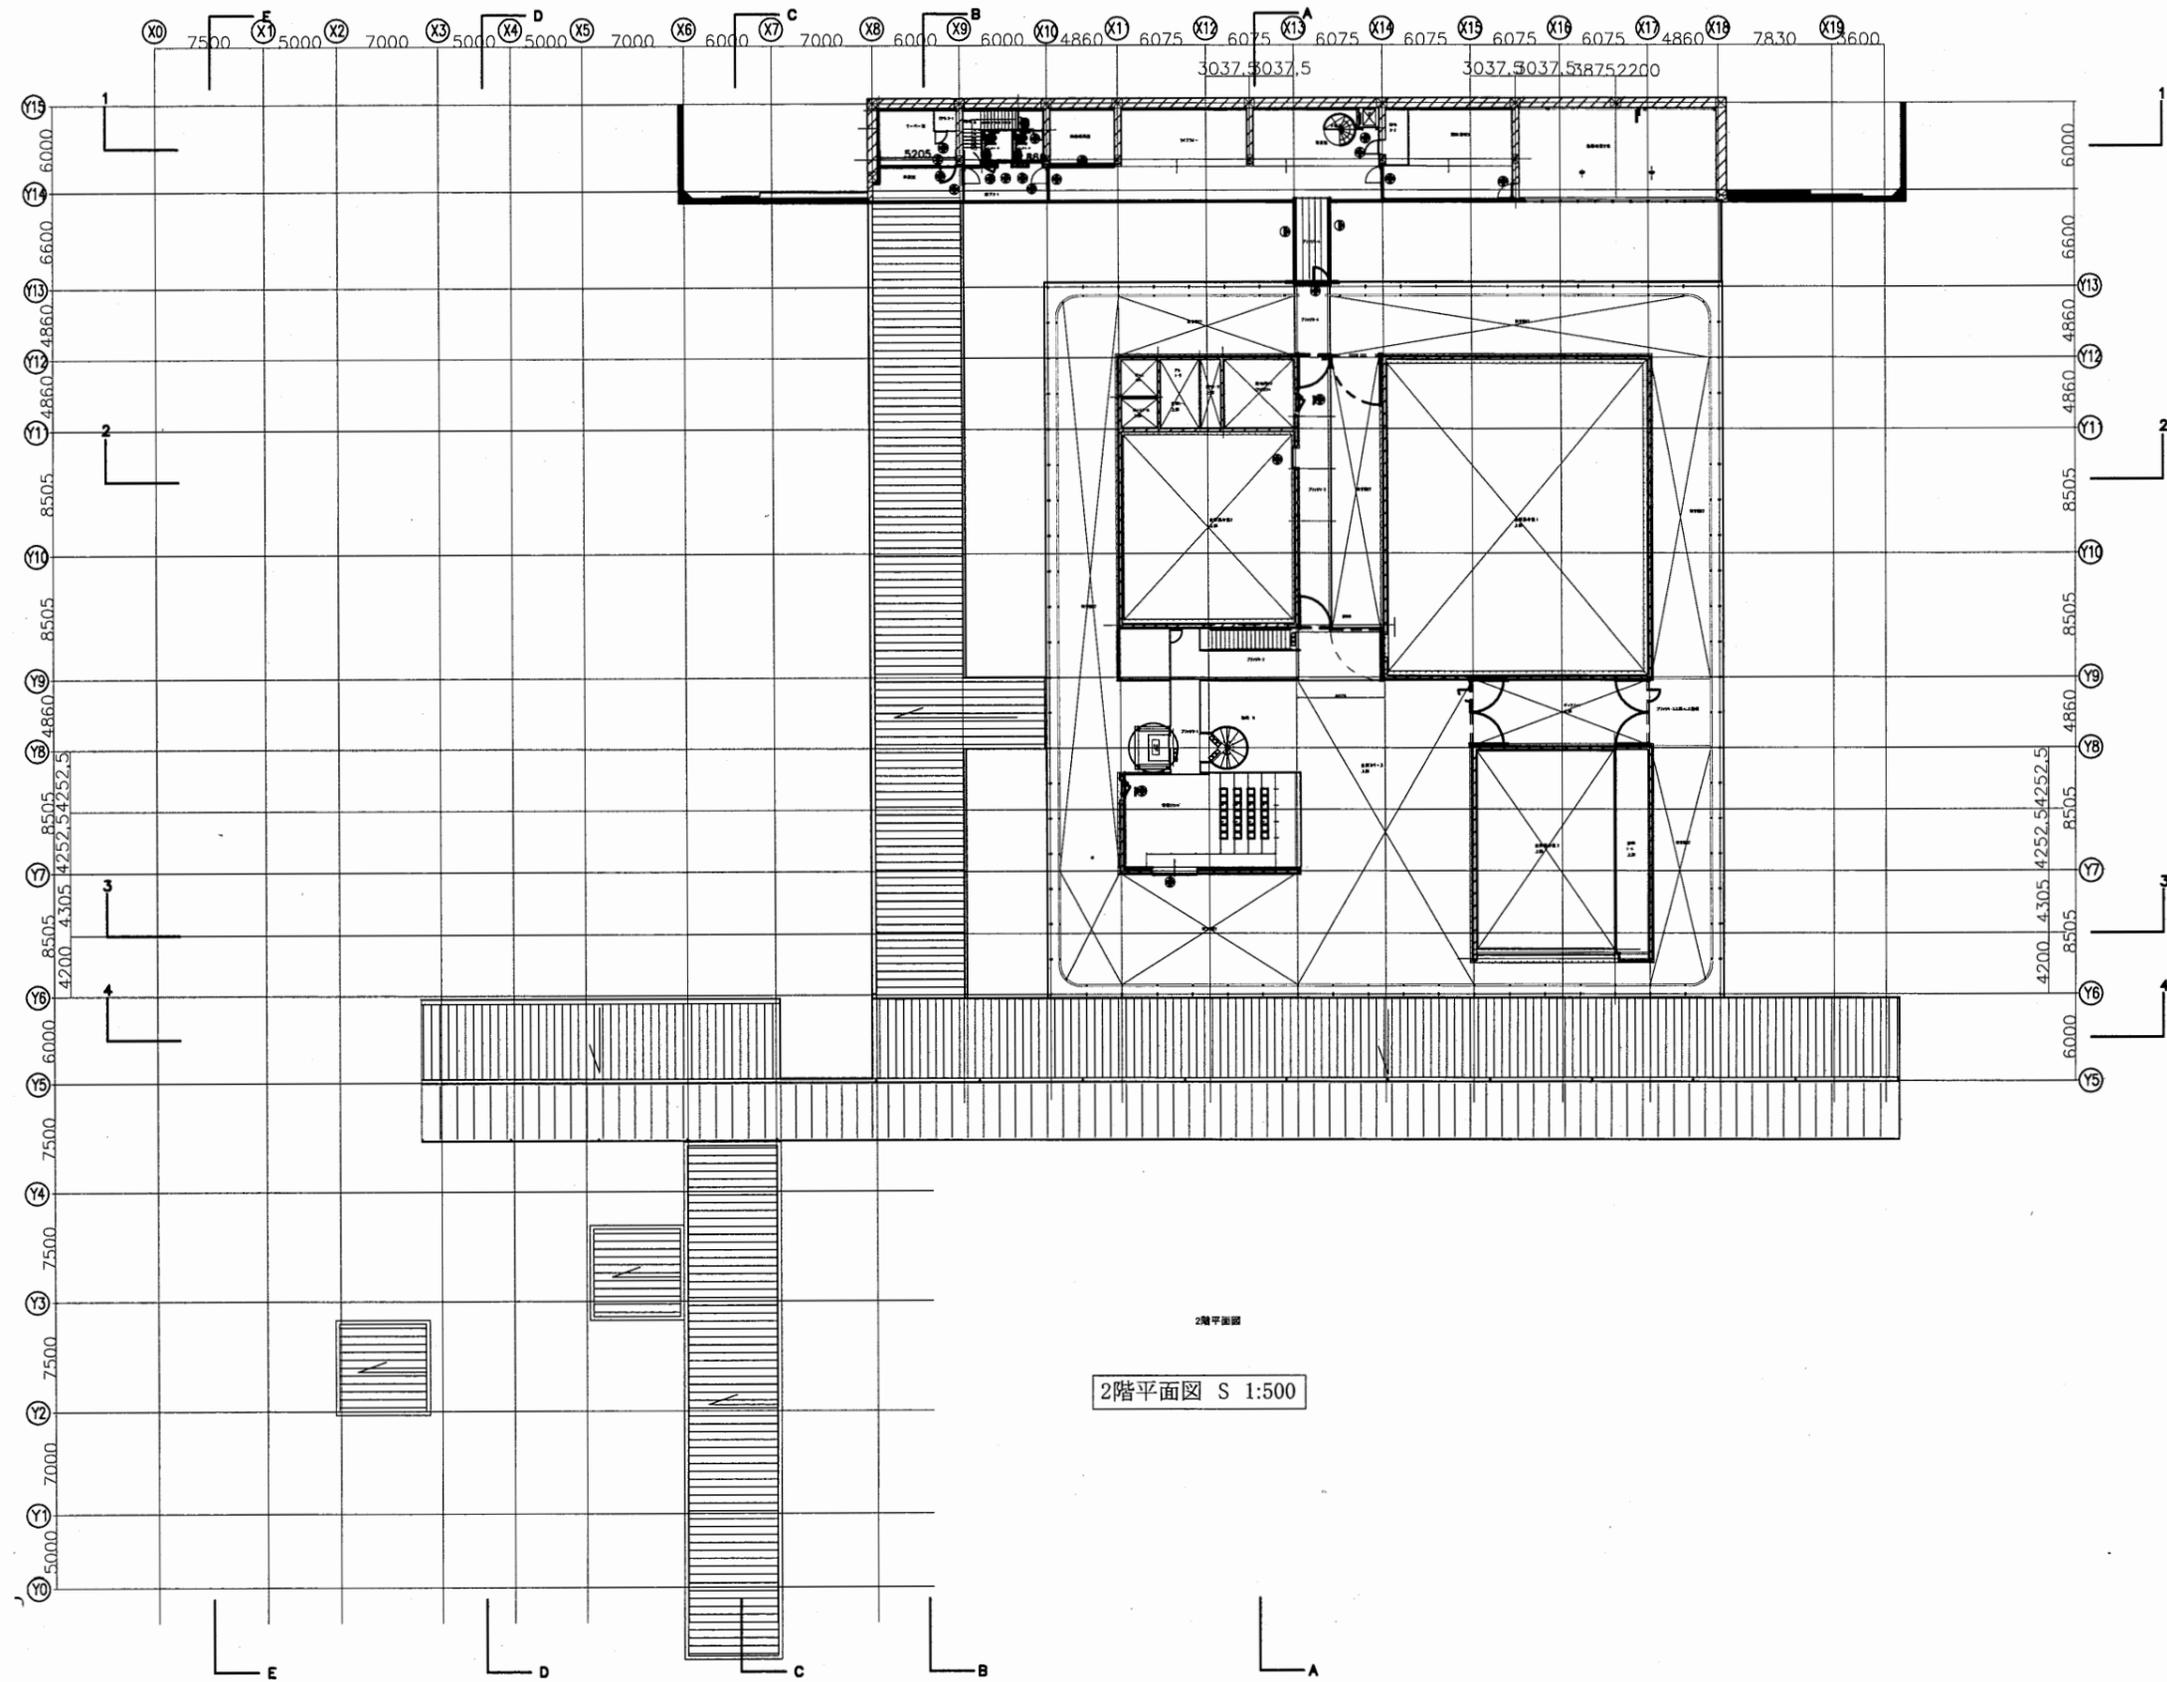


横須賀美術館

工事名	中央図書館ほか9か所 建築基準法第12条定期点検業務委託			設計者資格 氏名	級建築士登録第 号			課長	主査等	担当者	横須賀市 財務部 FM推進課
図面名称	2階平面図	図番	縮尺	1:500	作図	平成	年	月	日		


立面図 1

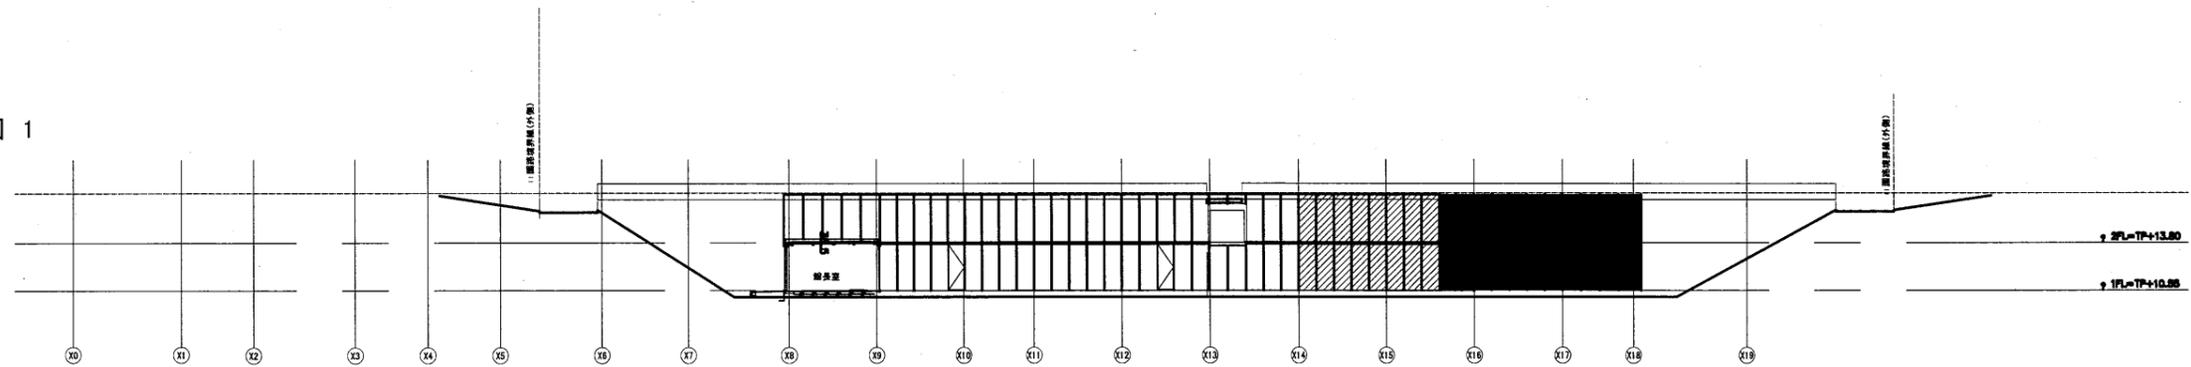


立面図 2

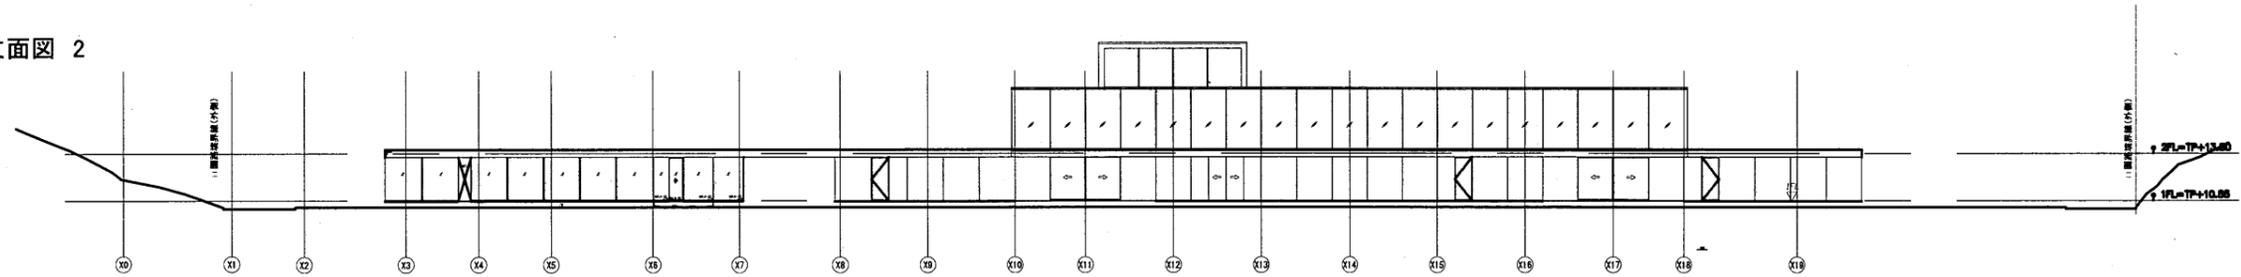

立面図 3

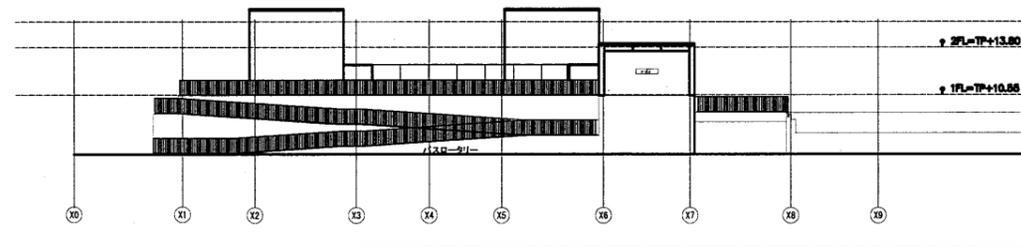

立面図 4

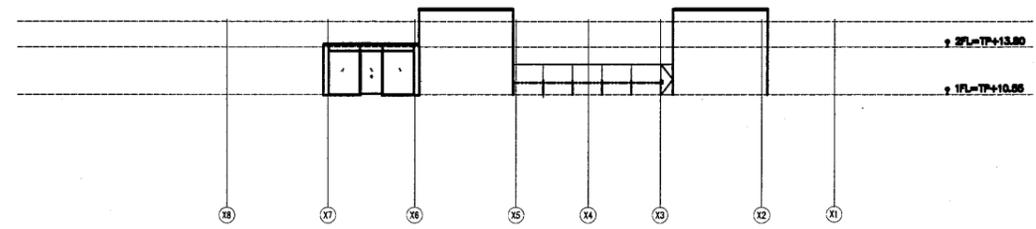


立面図 1:500

横須賀美術館


横須賀市
財務部 FM推進課

工事名	中央図書館ほか9か所 建築基準法第12条定期点検業務委託		設計者資格 氏名	級建築士登録第 号			課長	主査等	担当者	横須賀市 財務部 FM推進課
図面名称	立面図1~4	図番	縮尺	1:500	作図	平成 年 月 日				


立面図 5

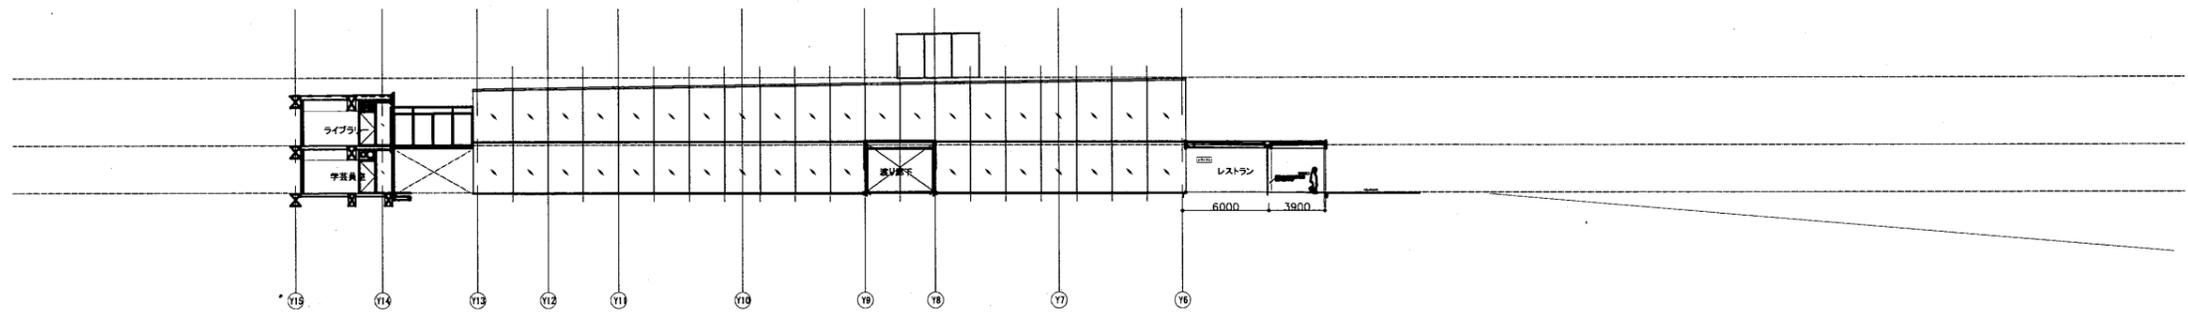

立面図 6

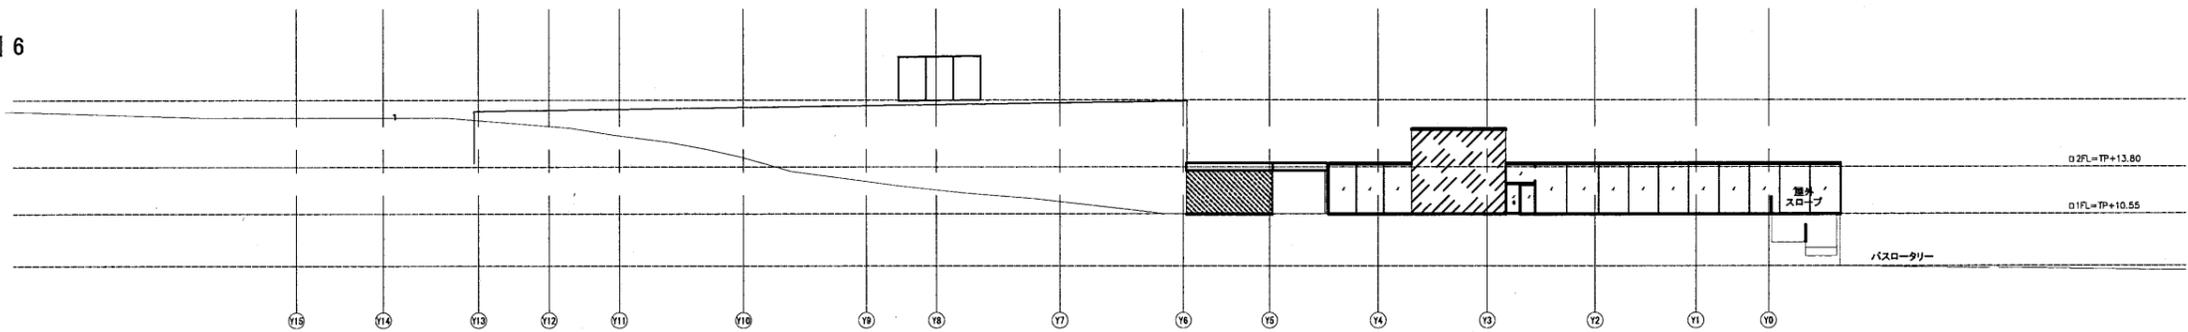

立面図 7

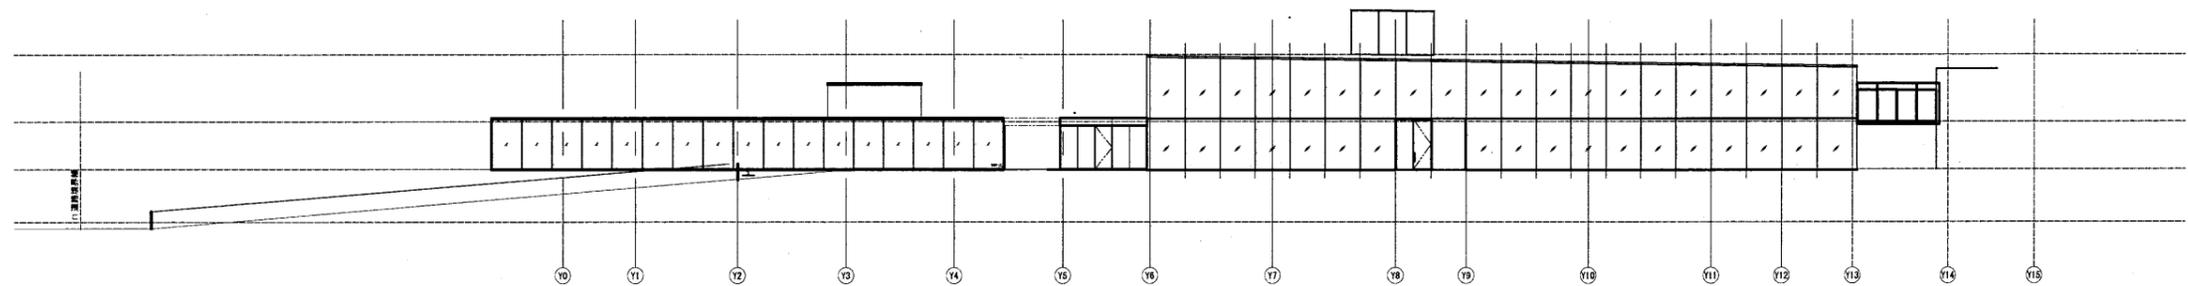


立面図 1:500

横須賀美術館


横須賀市
財務部 FM推進課

工事名	中央図書館ほか9か所 建築基準法第12条定期点検業務委託		設計者資格 氏名	級建築士登録第 号			課長	主査等	担当者	横須賀市 財務部 FM推進課
図面名称	立面図5~7	図番	縮尺	1:500	作図	平成 年 月 日				


立面図 8

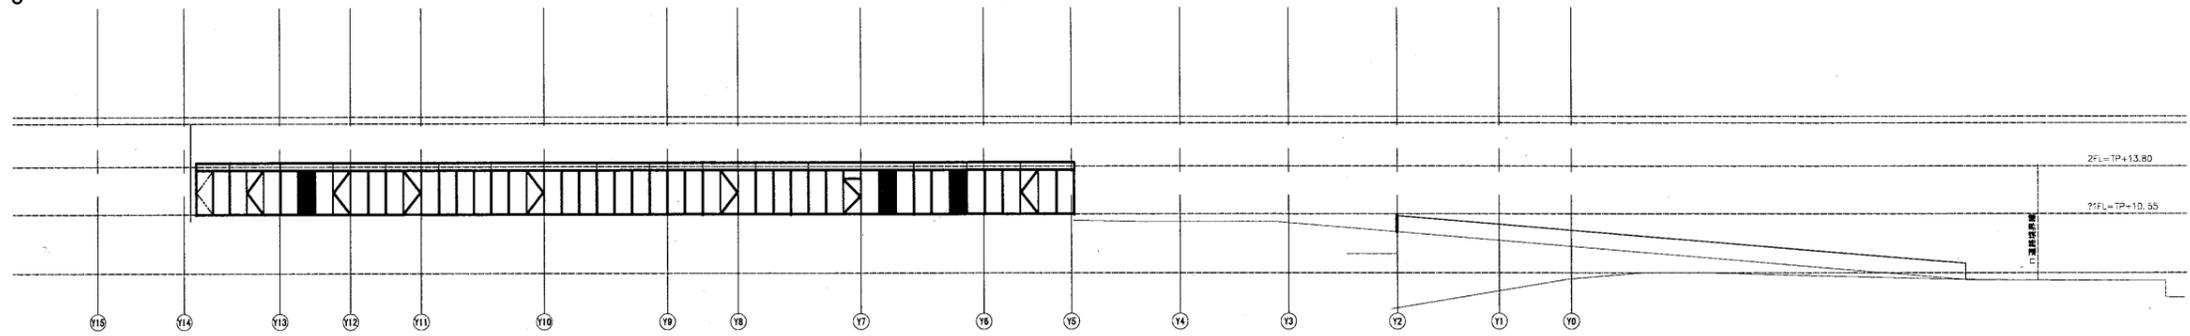

立面図 9

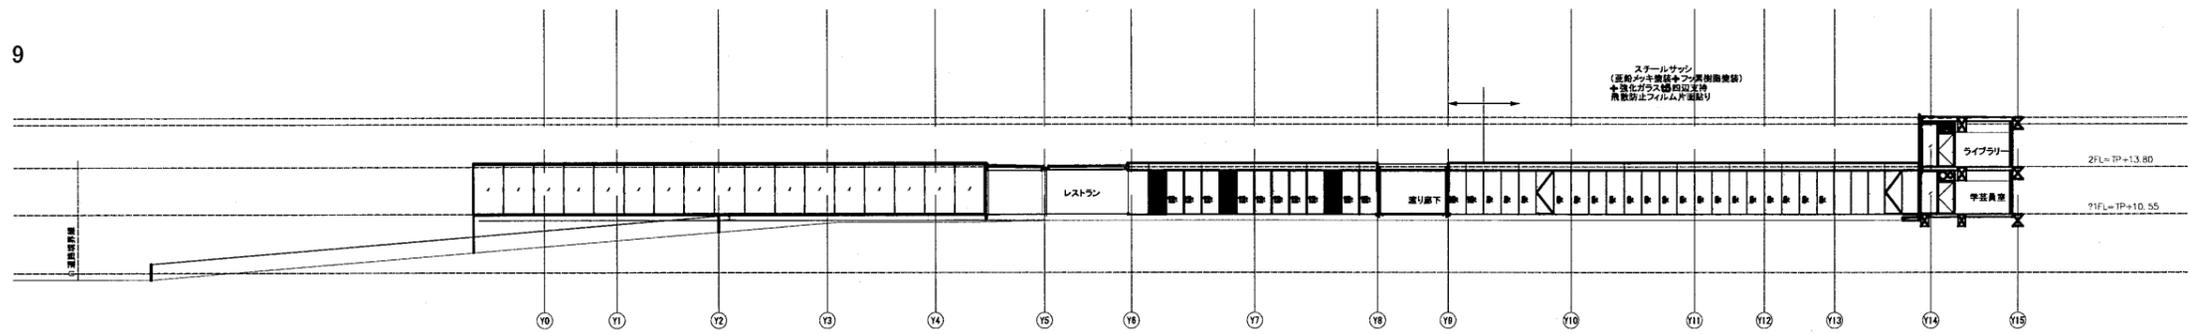

立面図 10



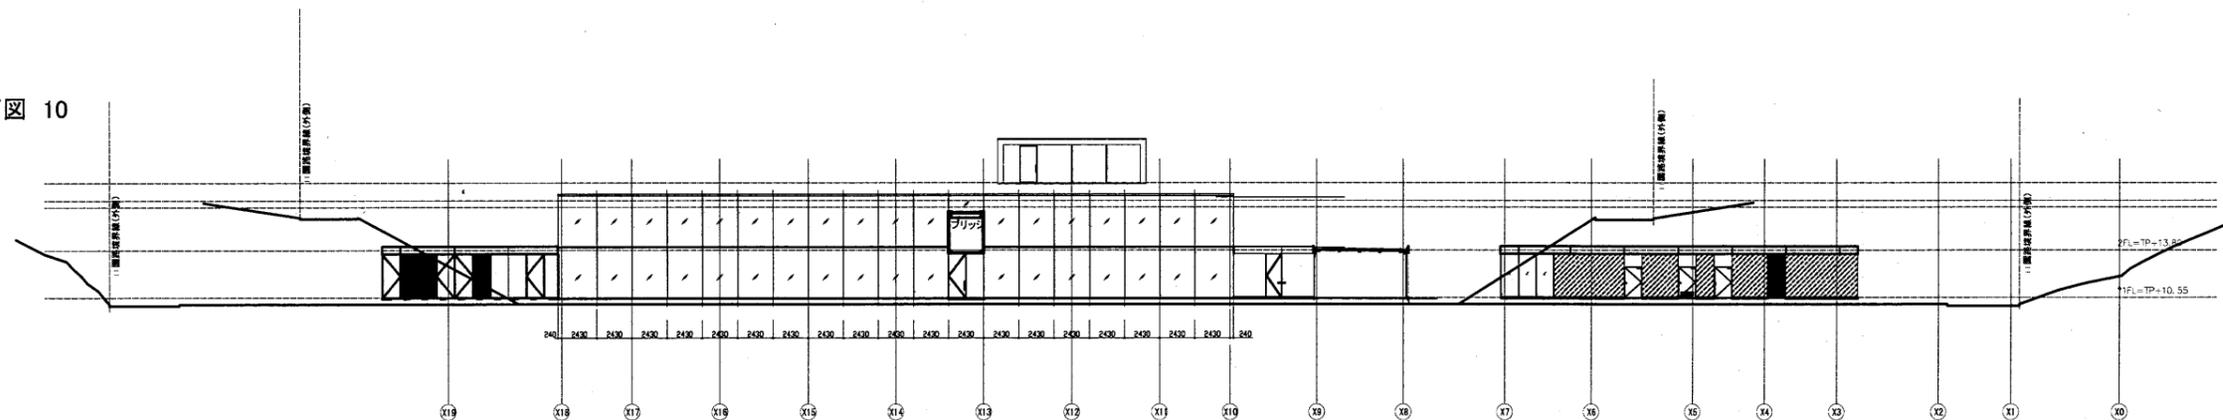


立面図 1:500

横須賀美術館

横須賀市
財務部 FM推進課

工事名	中央図書館ほか9か所 建築基準法第12条定期点検業務委託		設計者資格 氏名	級建築士登録第 _____ 号			課長	主査等	担当者	横須賀市 財務部 FM推進課
図面名称	立面図8~10	図番	縮尺	1:500	作図	平成 年 月 日				

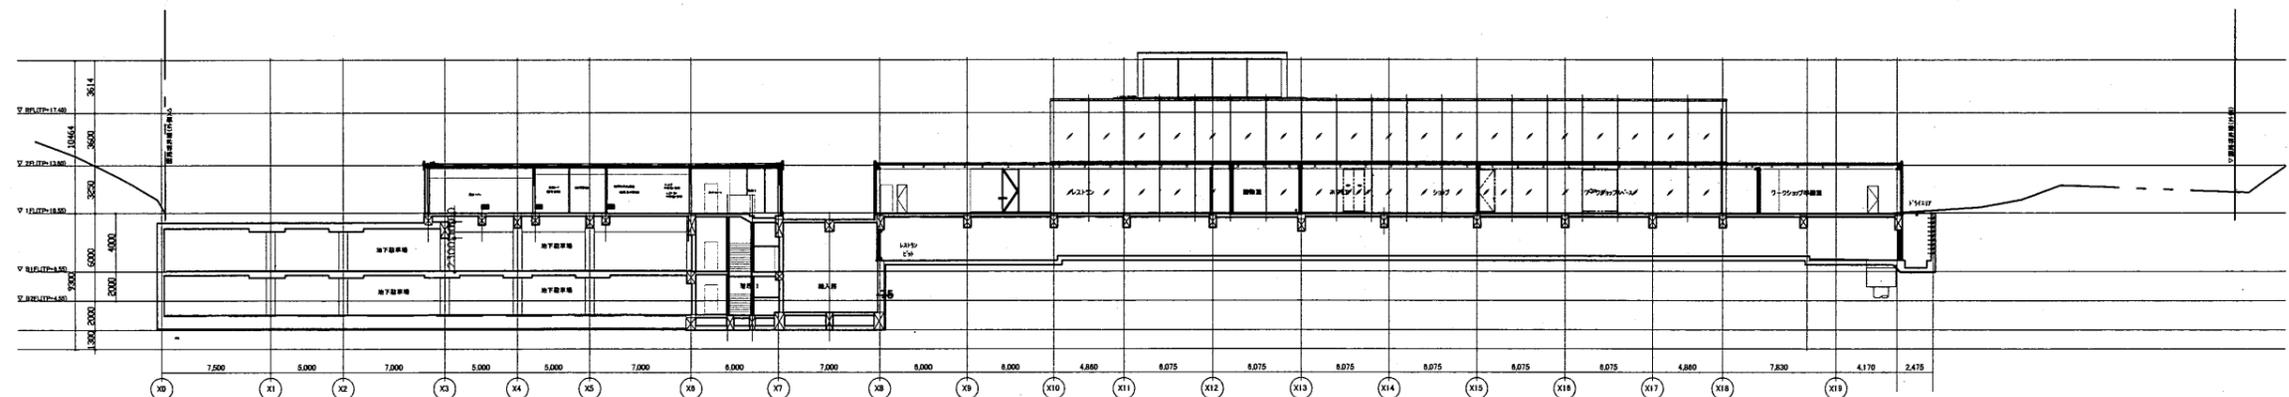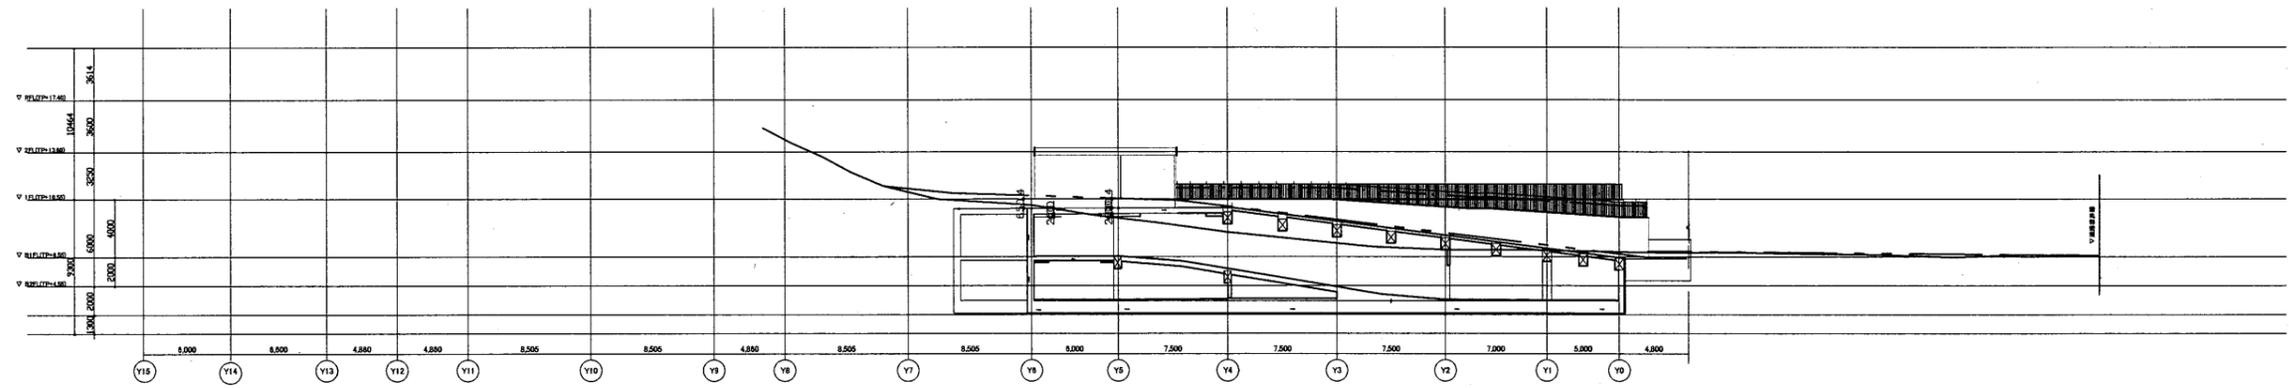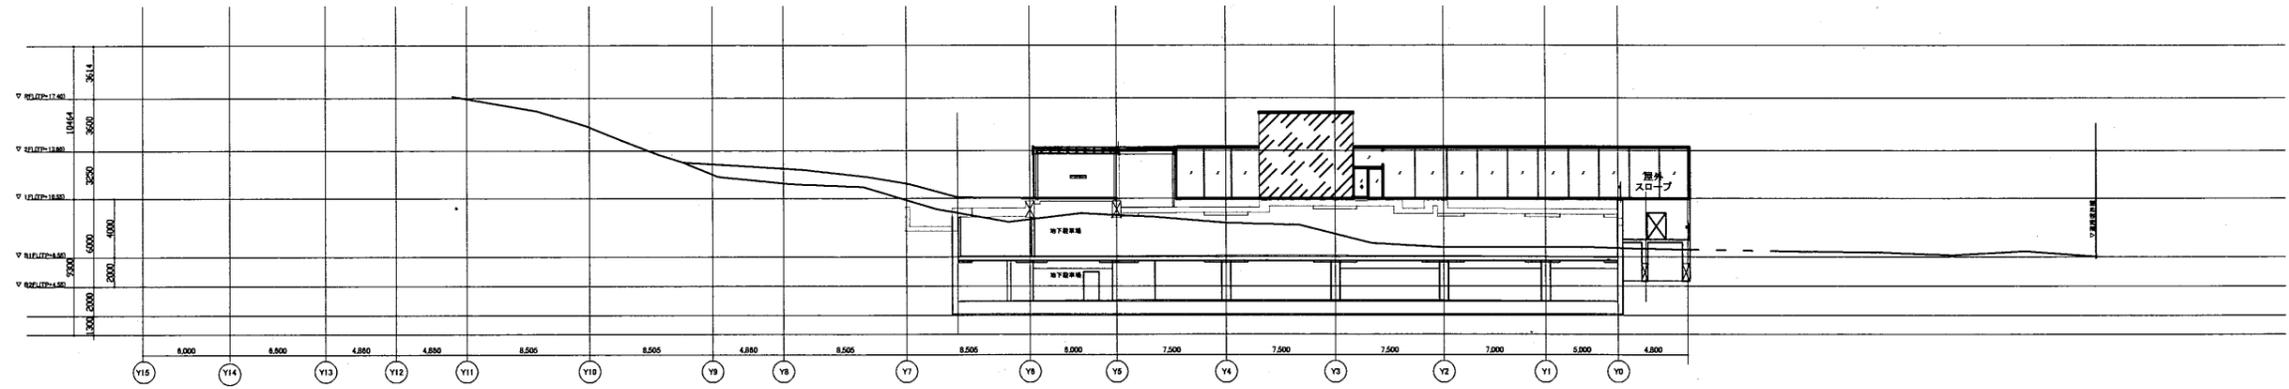





断面図 1:500

横須賀美術館

横須賀市
財務部 FM推進課


工事名	中央図書館ほか9か所 建築基準法第12条定期点検業務委託		設計者資格 氏名	級建築士登録第 _____ 号		課長	主査等	担当者	
図面名称	断面図	図番	縮尺	1:500	作図	平成 年 月 日			

A3 A4

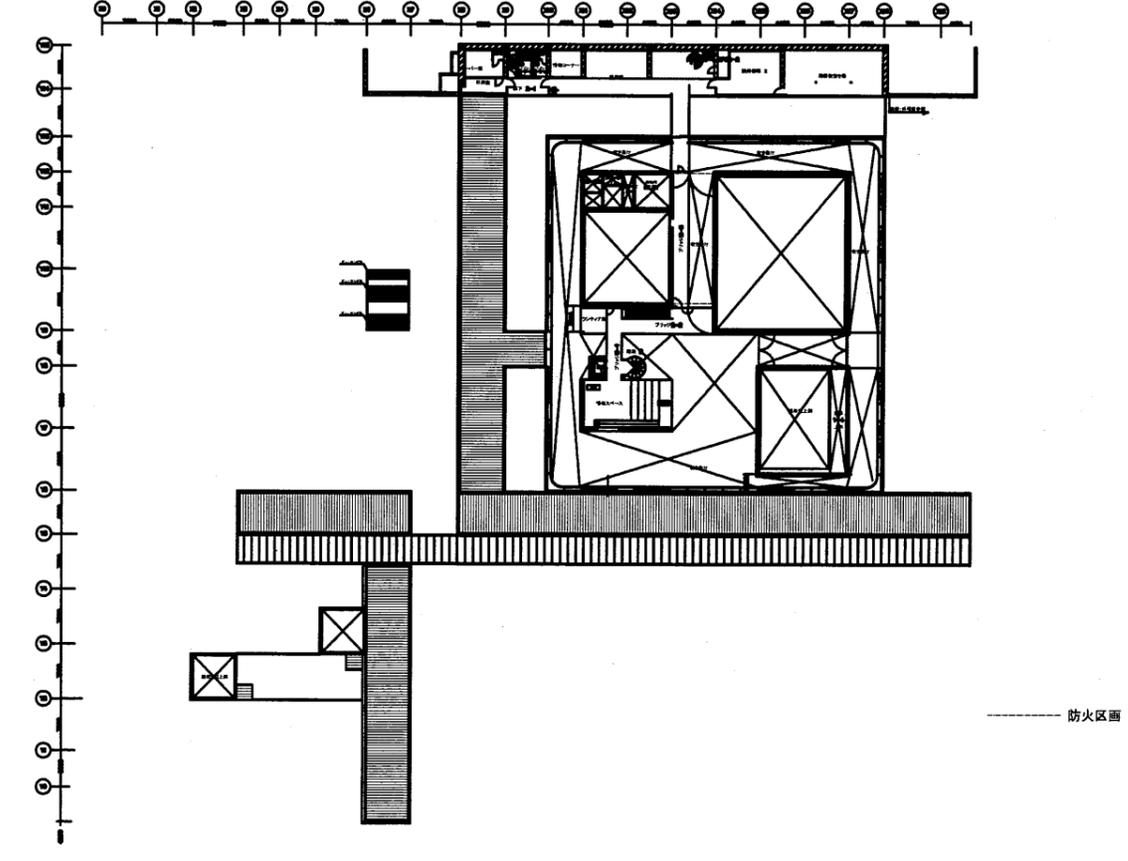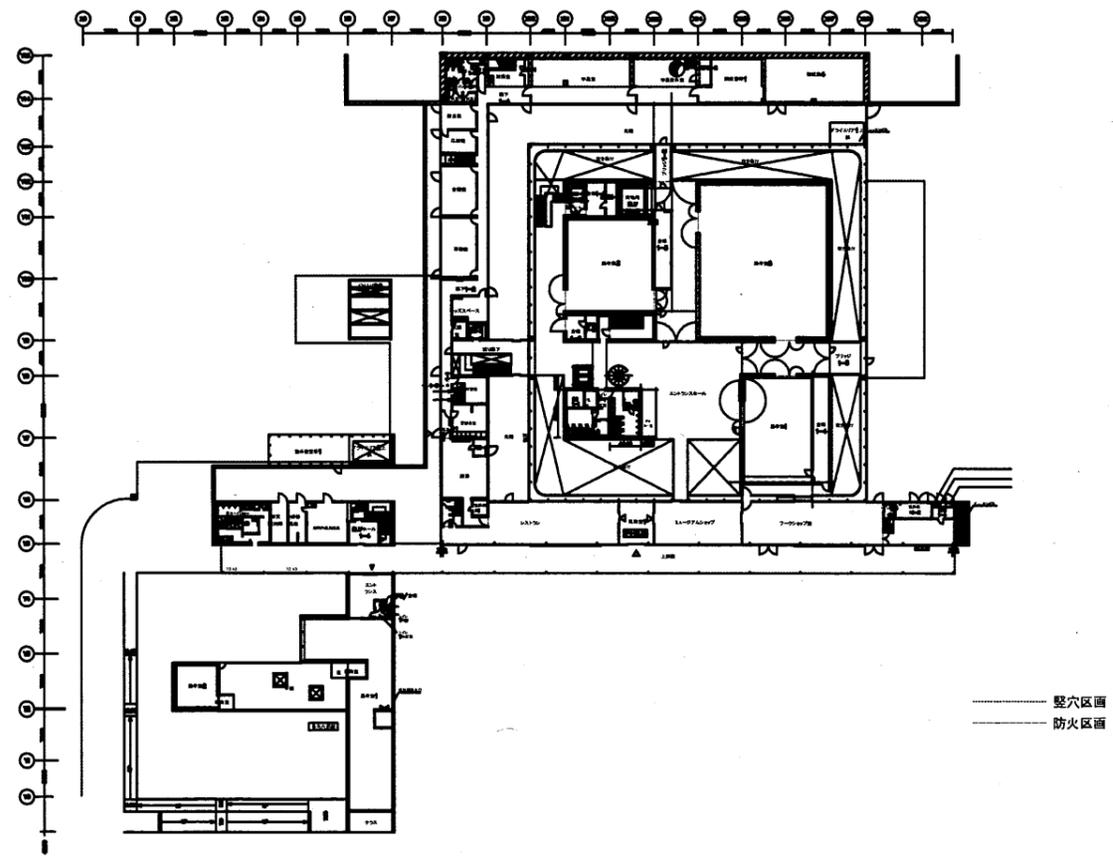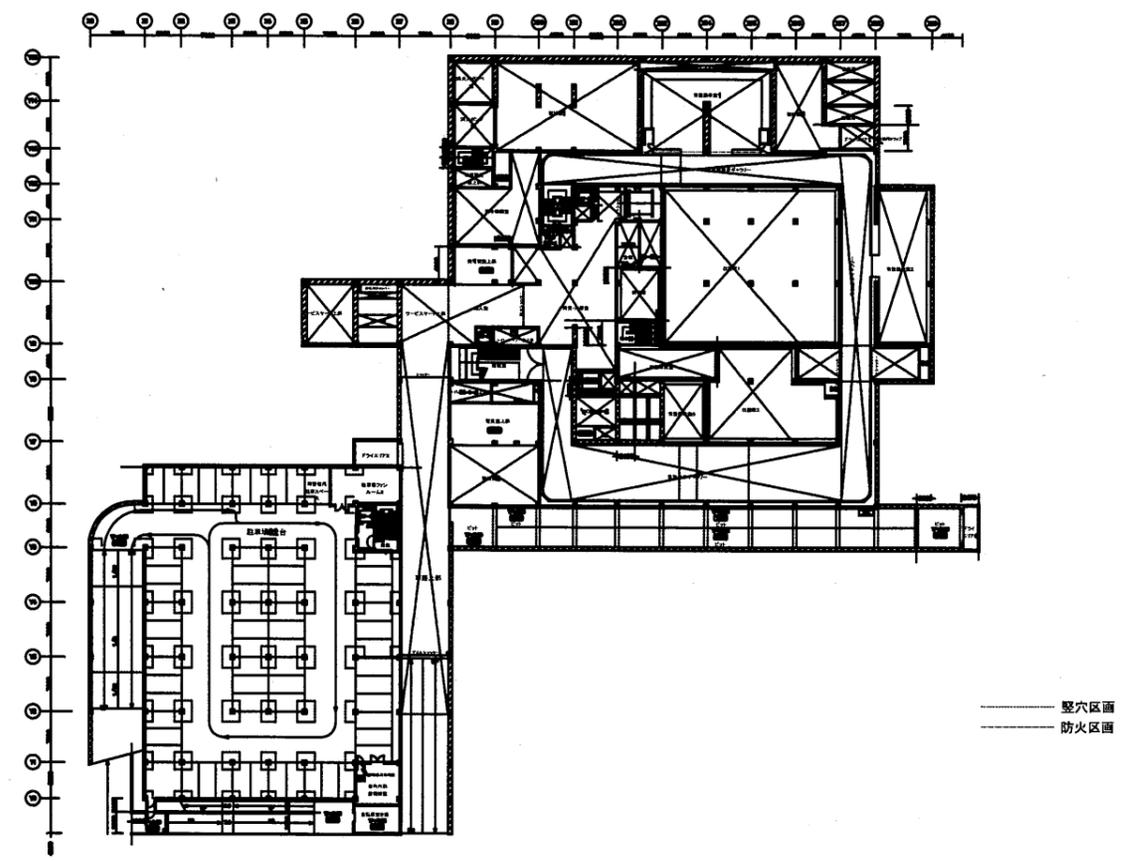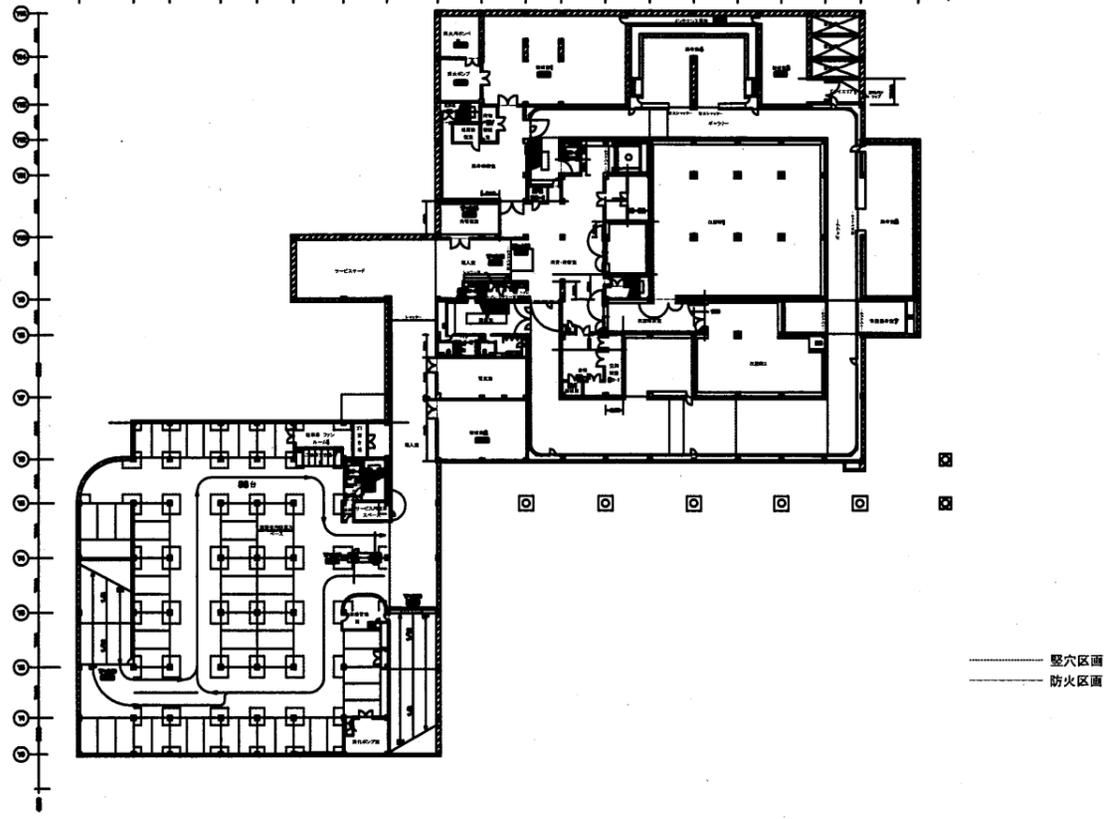

横須賀美術館

工事名	中央図書館ほか9か所 建築基準法第12条定期点検業務委託		設計者資格 氏名	級建築士登録第 _____ 号		課長	主査等	担当者	横須賀市 財務部 FM推進課
図面名称	防火区画図	図番	縮尺	1:1000	作図	平成	年	月	

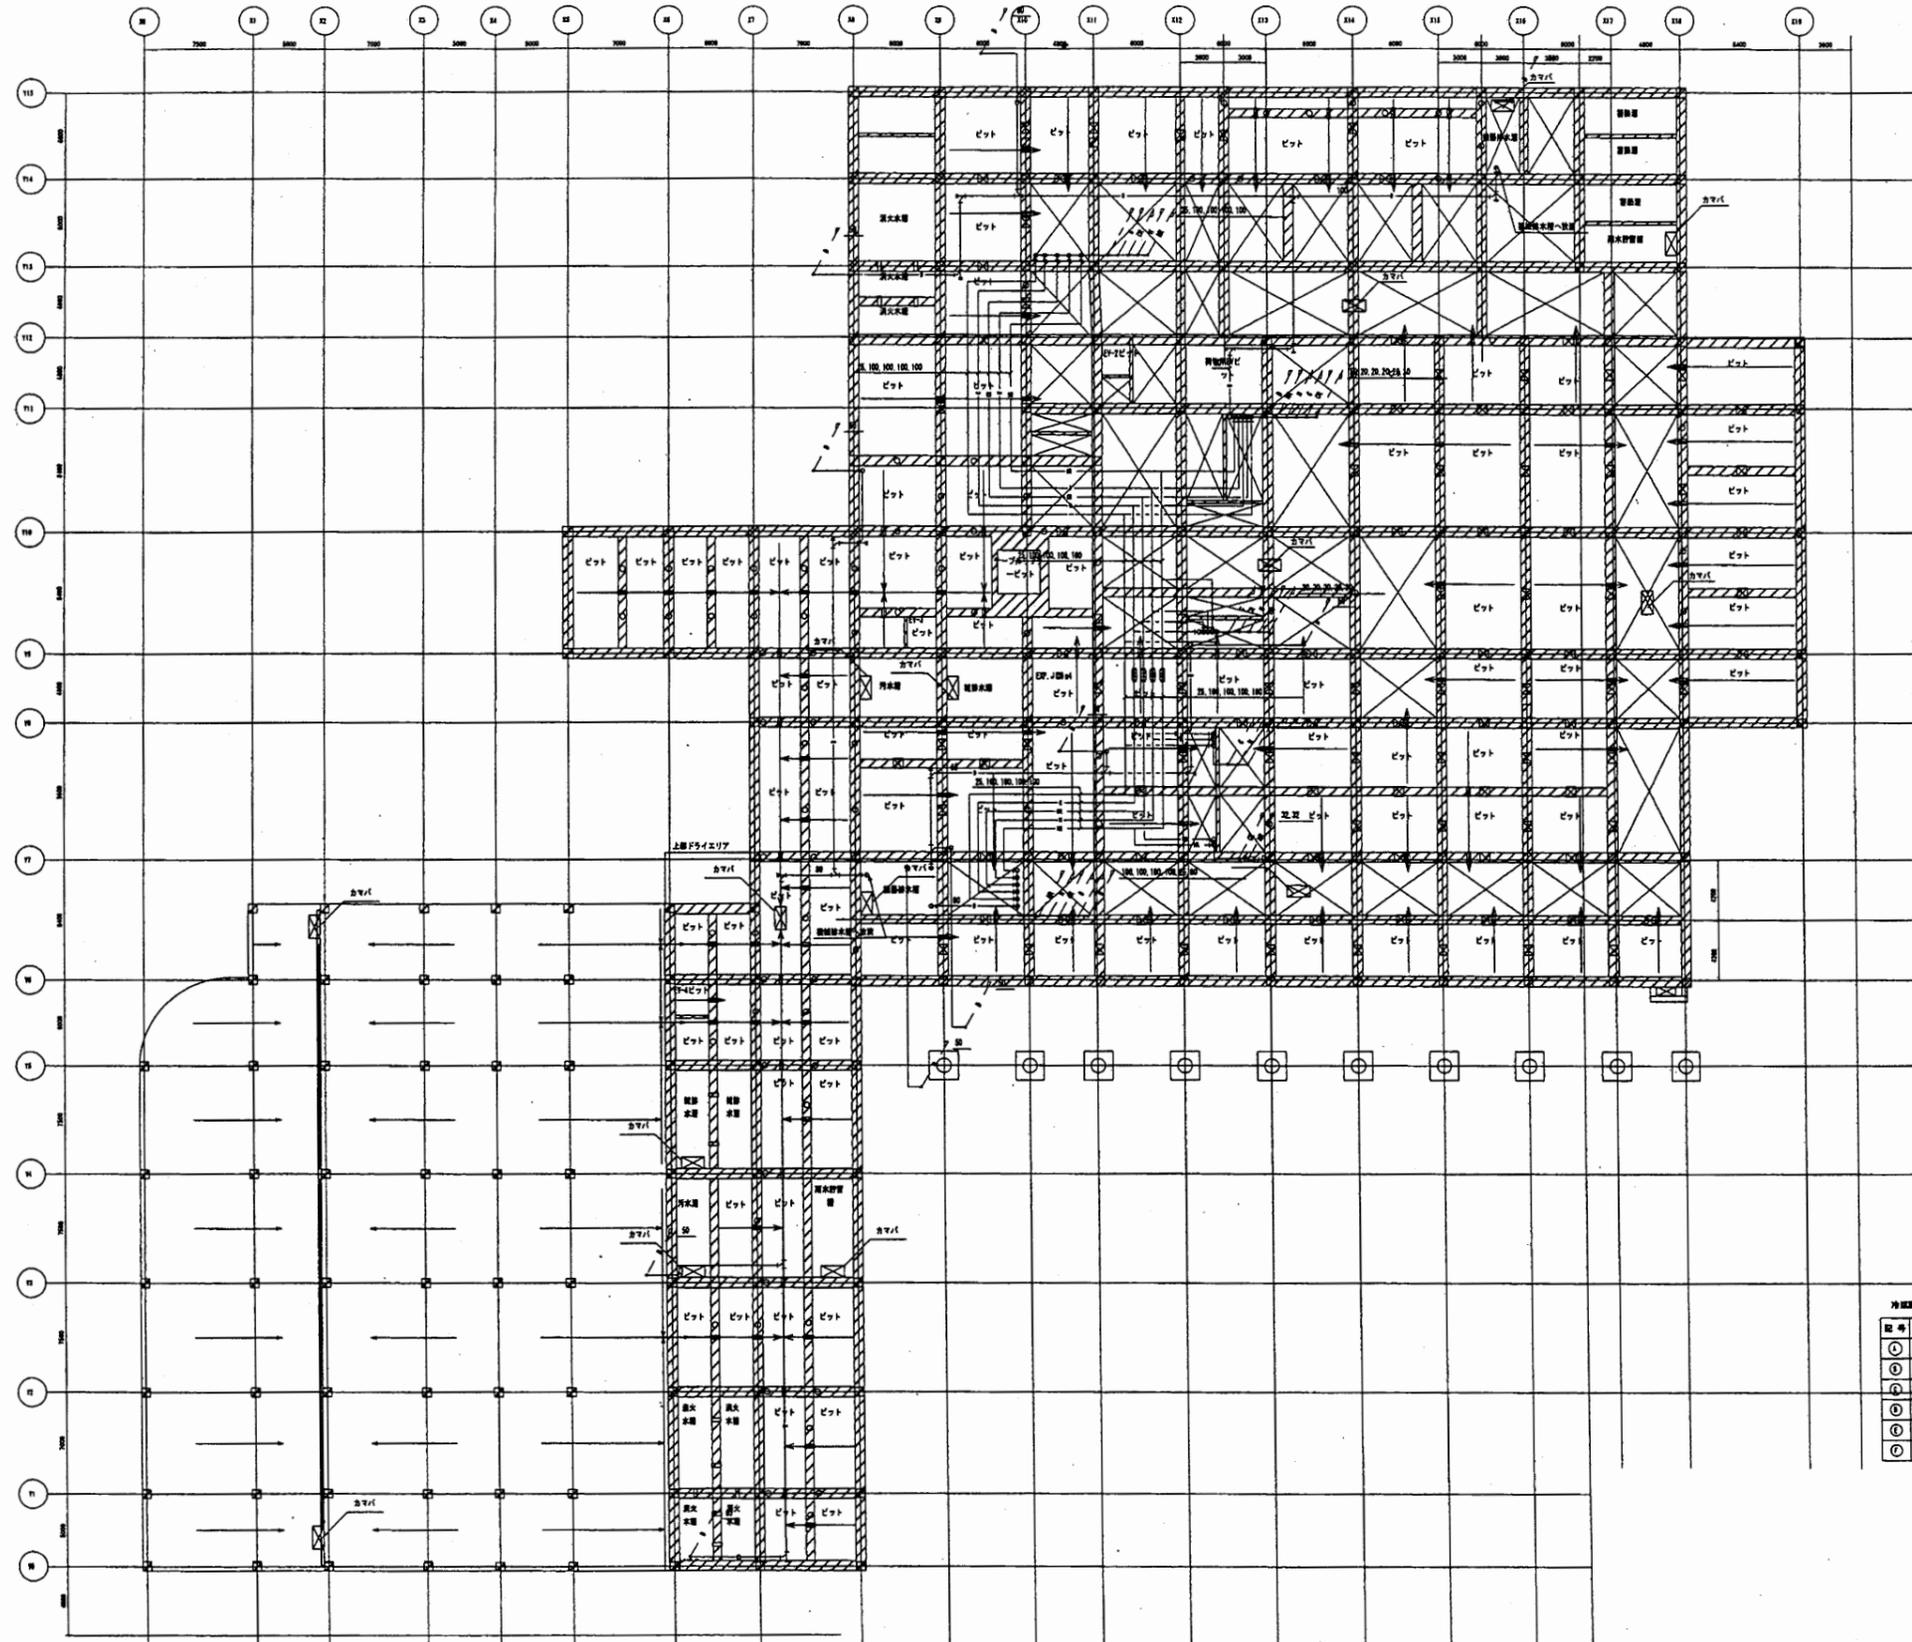


冷媒配管サイズ表 (参考)

管径 (φ)	長さ (m)	圧力降 (kg/cm ²)
①	4.1	0.1
②	6.1	0.1
③	8.1	0.1
④	10.1	0.1
⑤	12.1	0.1
⑥	14.1	0.1
⑦	16.1	0.1

横須賀美術館

工事名	中央図書館ほか9か所 建築基準法第12条定期点検業務委託		設計者資格 氏名	級建築士登録第 _____ 号		課長	主査等	担当者	横須賀市 財務部 FM推進課
図面名称	空調和設備 ピット階配管平面図	図番	縮尺	作図	平成 年 月 日				

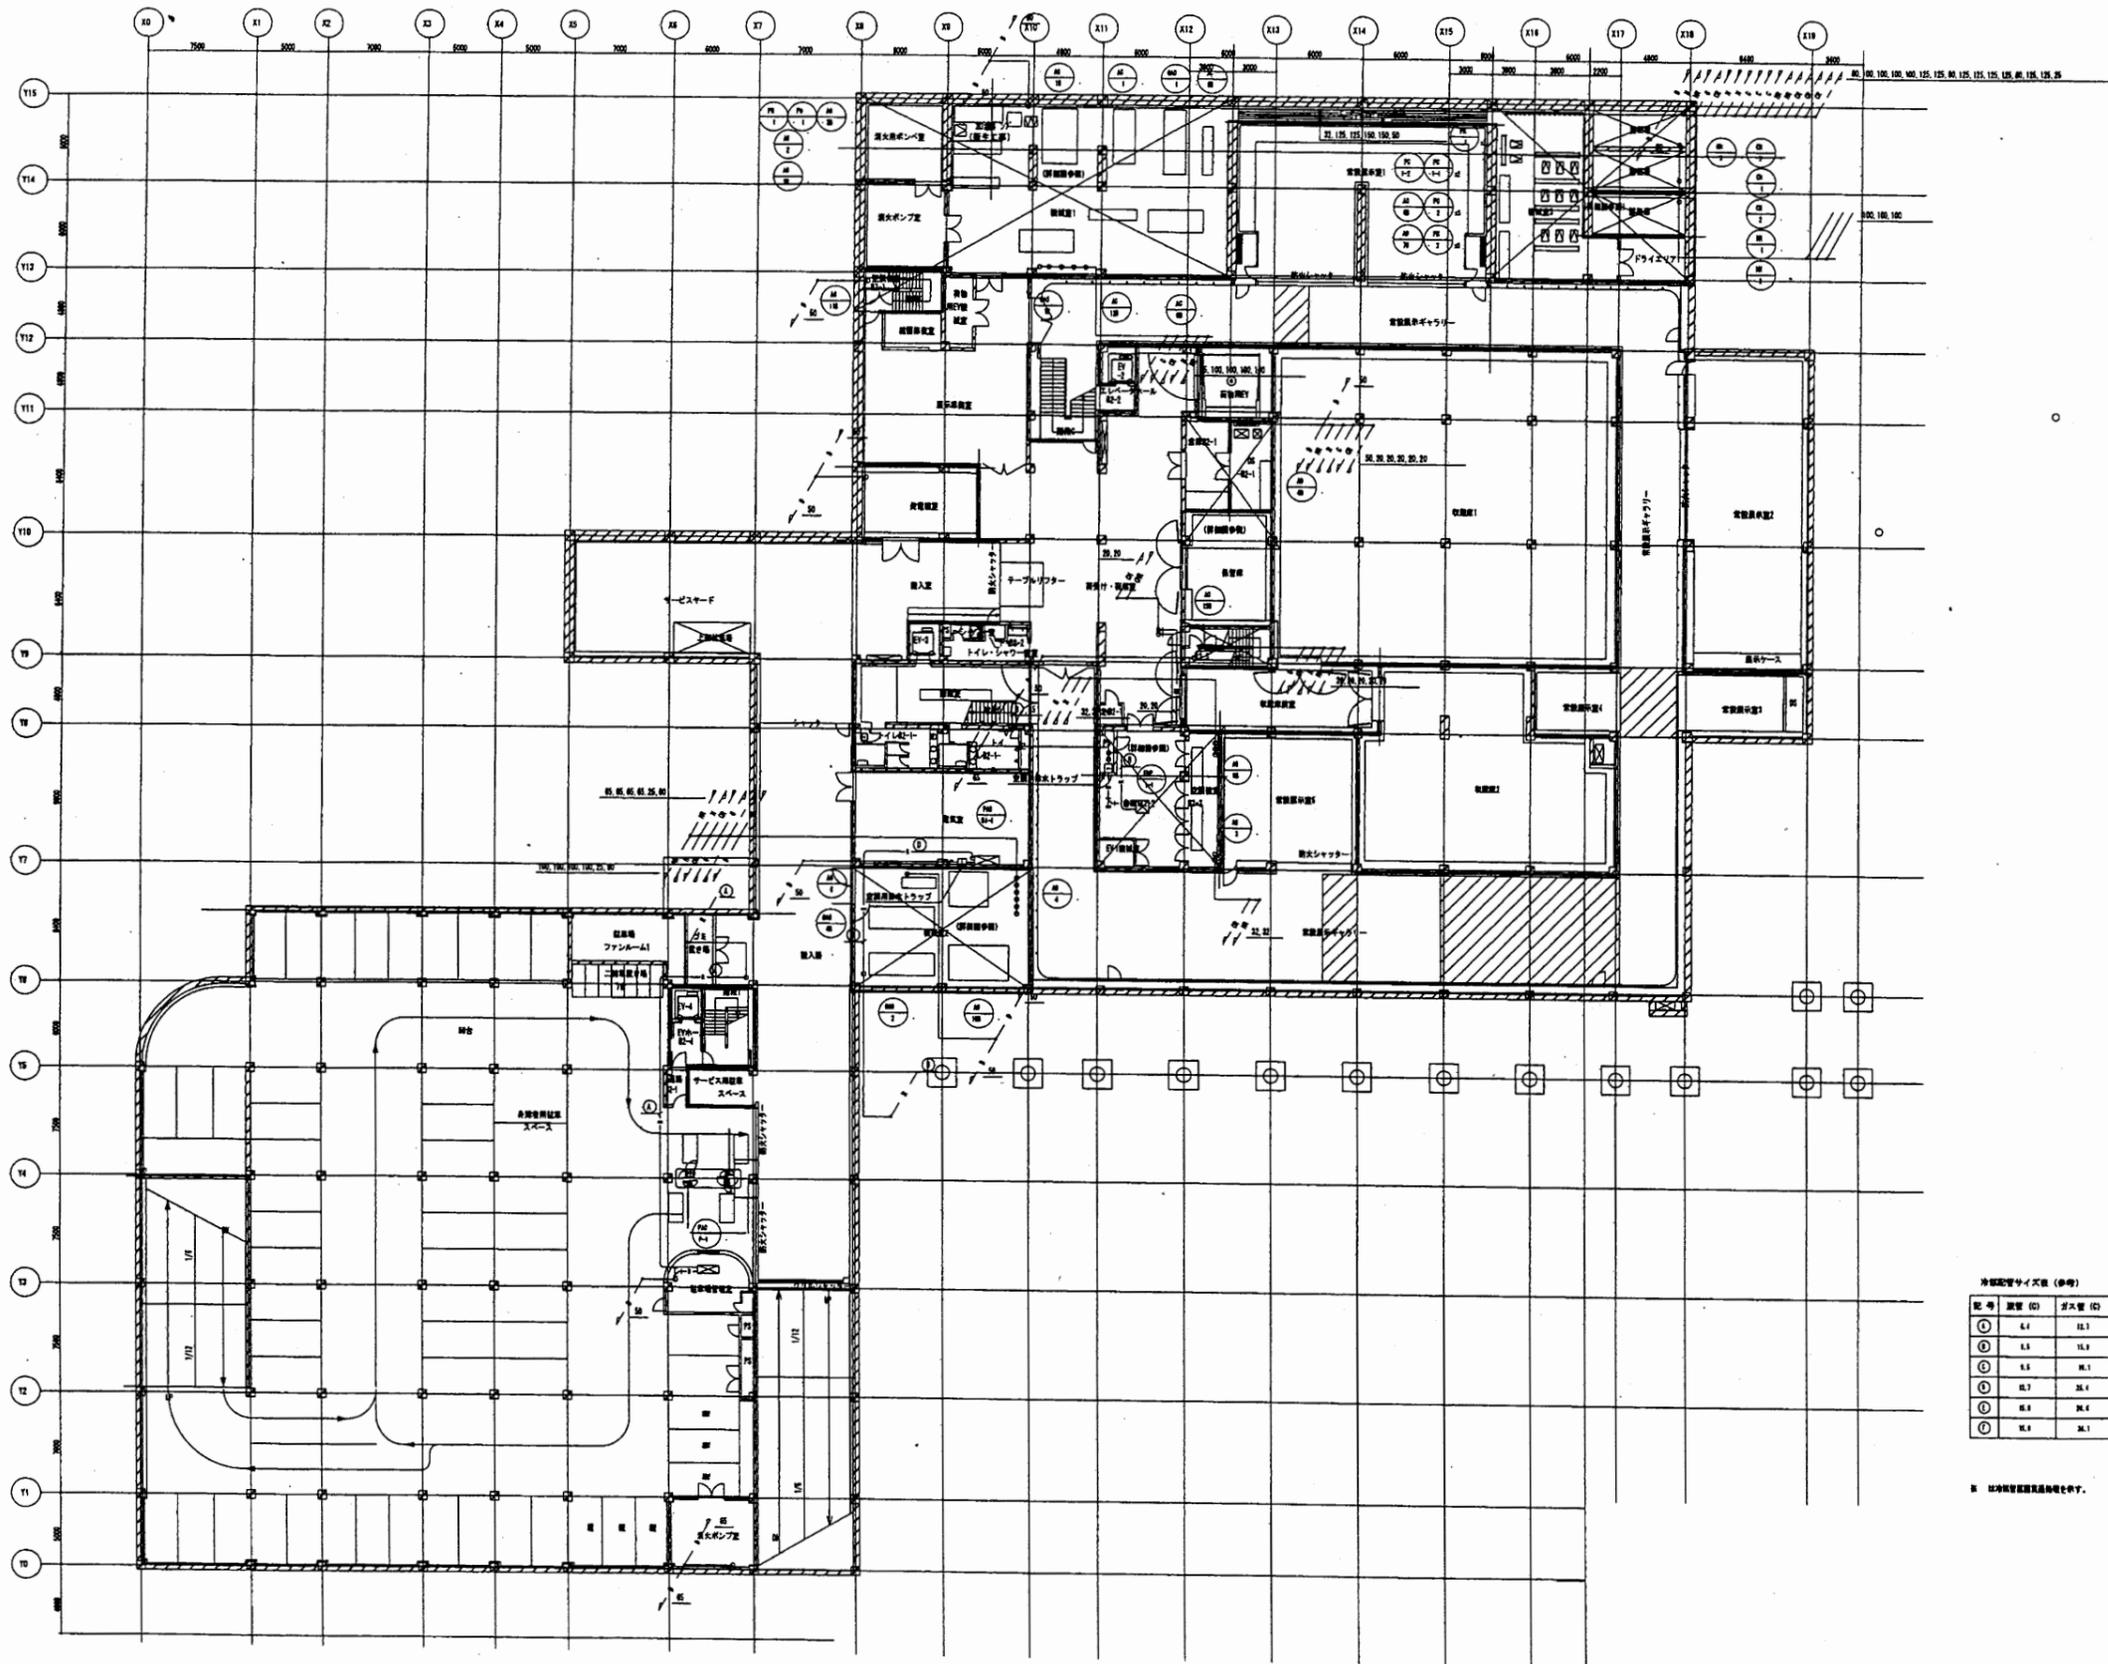


冷媒配管サイズ表 (参考)

記号	縦管 (D)	水平管 (D)
①	6.3	12.7
②	7.5	15.9
③	9.5	19.1
④	12.7	25.4
⑤	15.9	31.8
⑥	19.1	38.1

※ 冷媒配管は図面記載通りとする。

横須賀美術館

工事名	中央図書館ほか9か所 建築基準法第12条定期点検業務委託		設計者資格 氏名	級建築士登録第	号	課長	主査等	担当者	横須賀市 財務部 FM推進課
図面名称	空気調和設備 地下2階配管平面図	図番	縮尺	作図	平成 年 月 日				

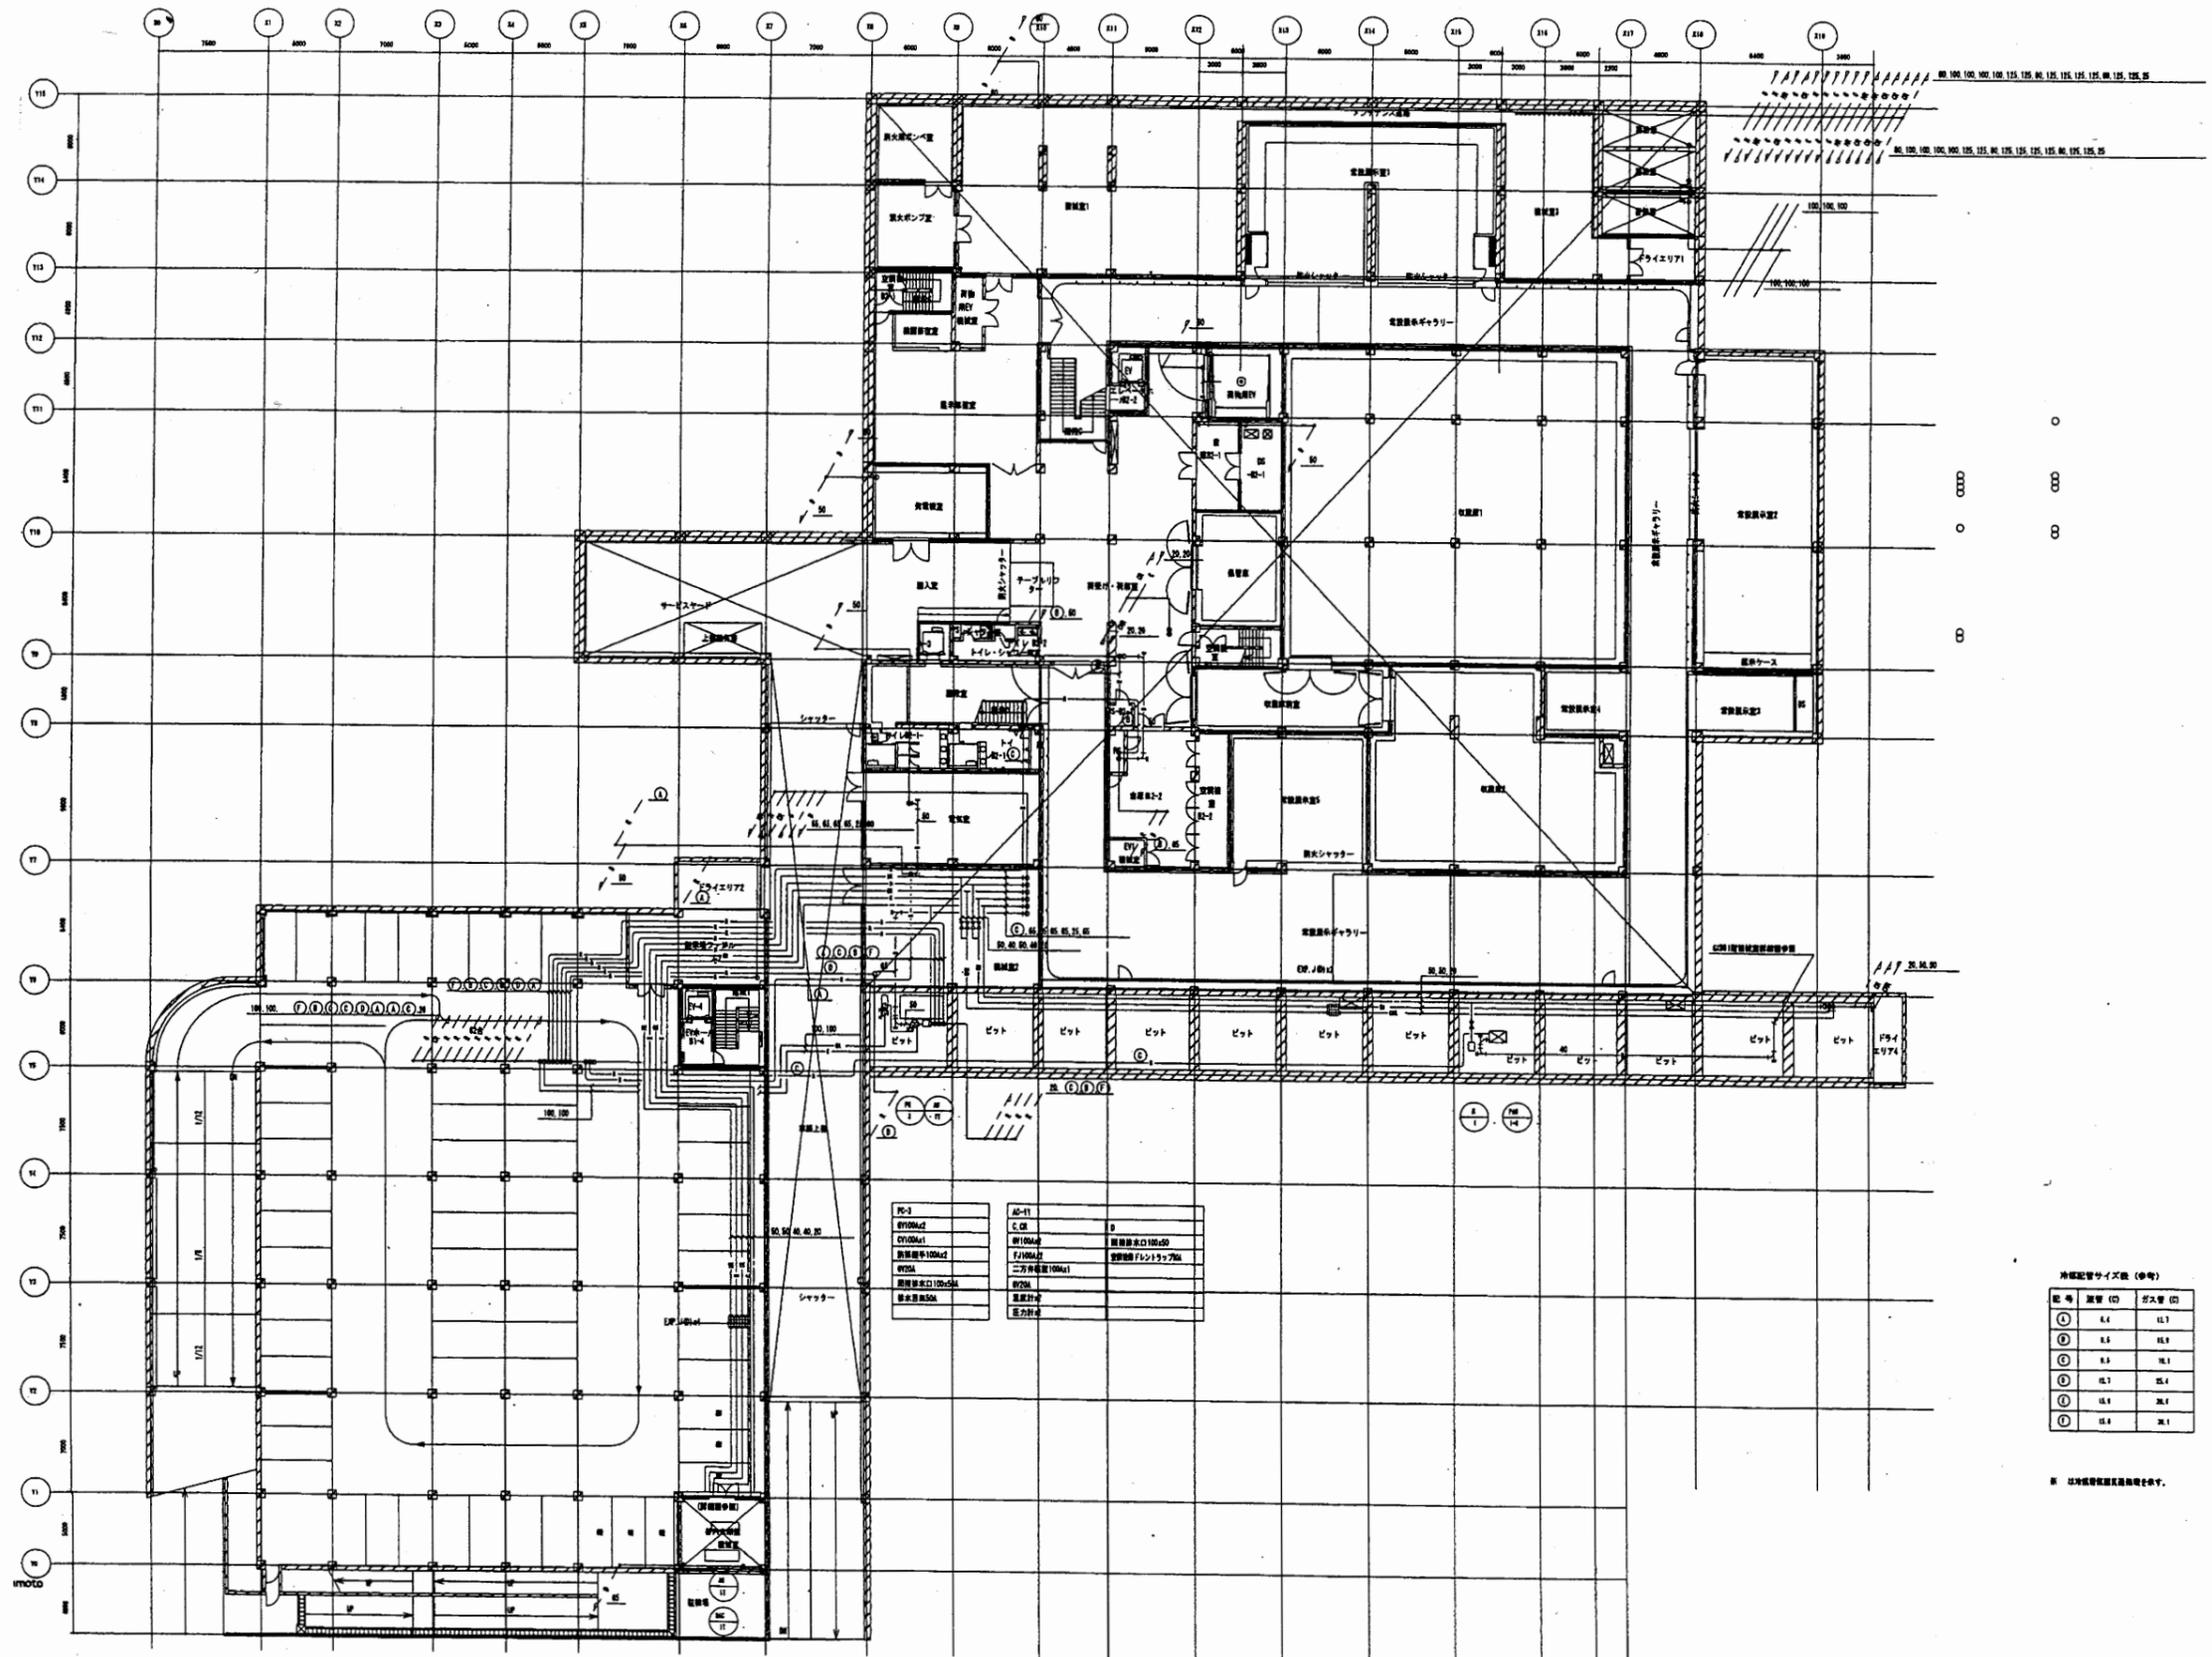


冷媒配管サイズ (単位)

記号	管径 (D)	長さ (L)
①	6.4	11.3
②	8.0	11.9
③	9.5	12.5
④	11.1	13.1
⑤	12.7	13.7
⑥	14.3	14.3
⑦	15.9	14.9

※ 以上冷媒配管長は概算値とす。


横須賀美術館

工事名	中央図書館ほか9か所 建築基準法第12条定期点検業務委託			設計者資格 氏名	級建築士登録第	号	課長	主査等	担当者	横須賀市 財務部 FM推進課
図面名称	空気調和設備 地下1階配管平面図	図番	縮尺	作図	平成	年 月 日				

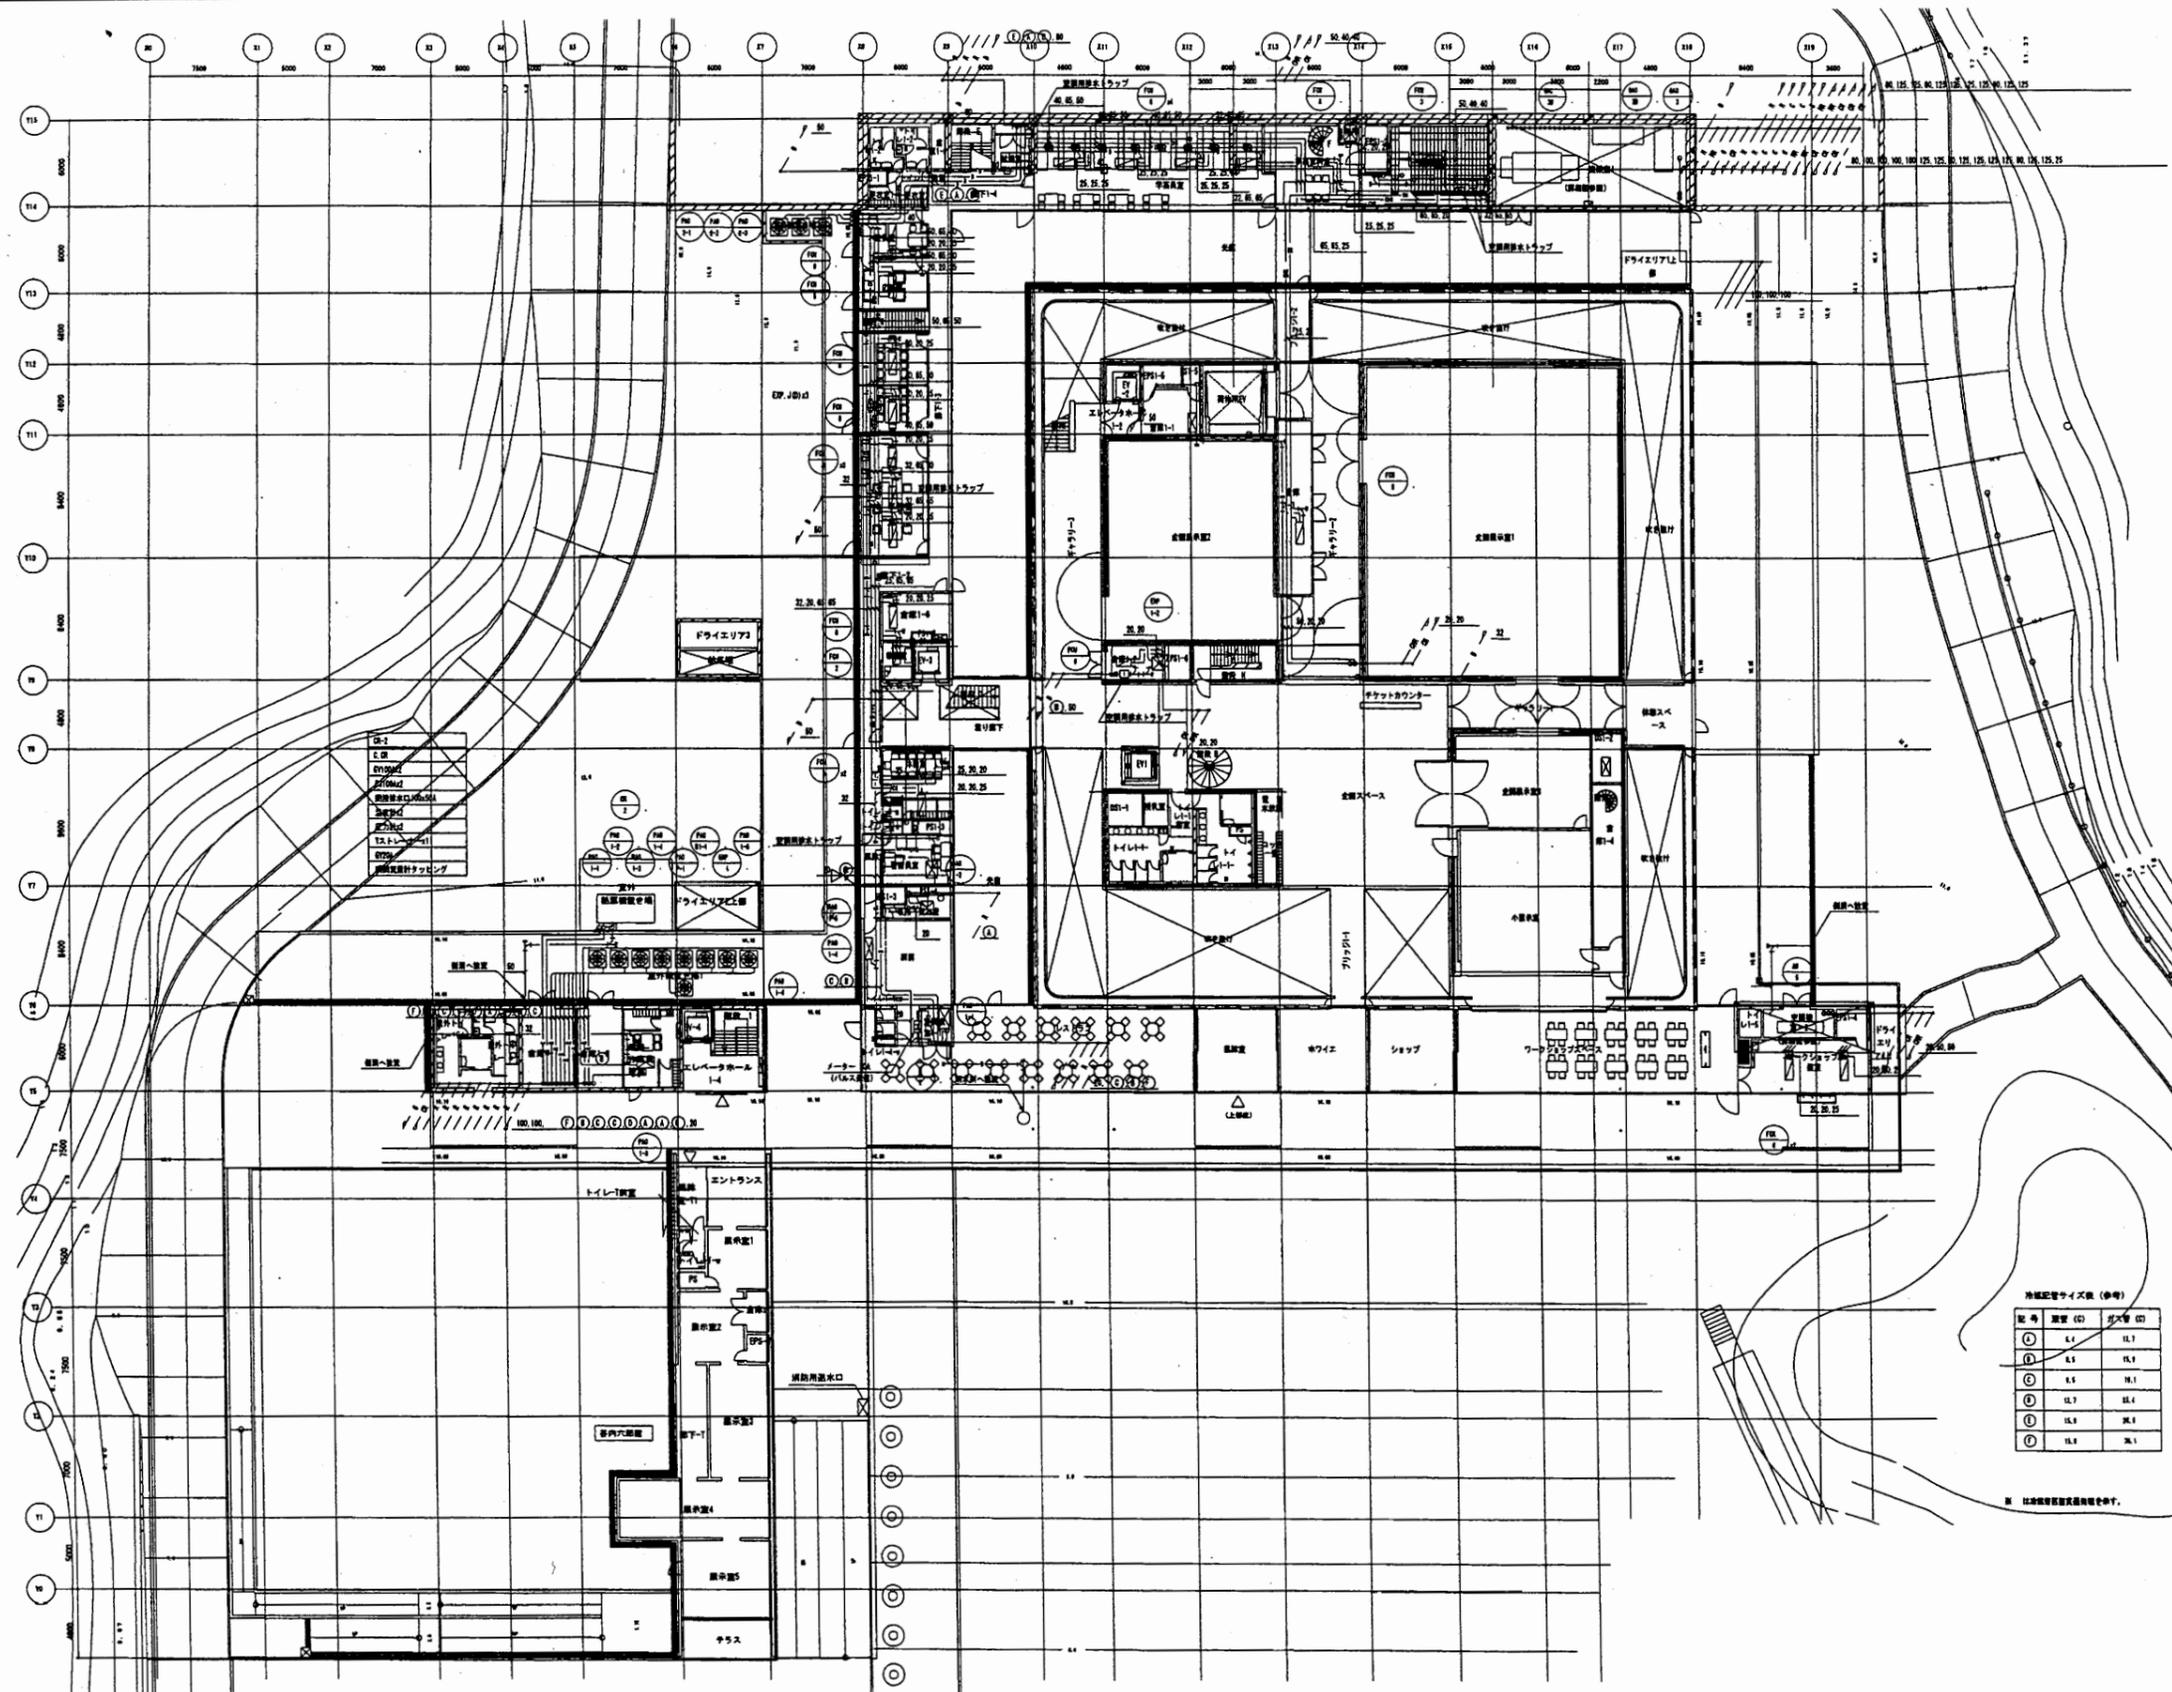

横須賀美術館

工事名	中央図書館ほか9か所 建築基準法第12条定期点検業務委託		設計者資格 氏名	級建築士登録第	号	課長	主査等	担当者	横須賀市 財務部 FM推進課
図面名称	空気調和設備 1階配管平面図	図番	縮尺	作図	平成 年 月 日				

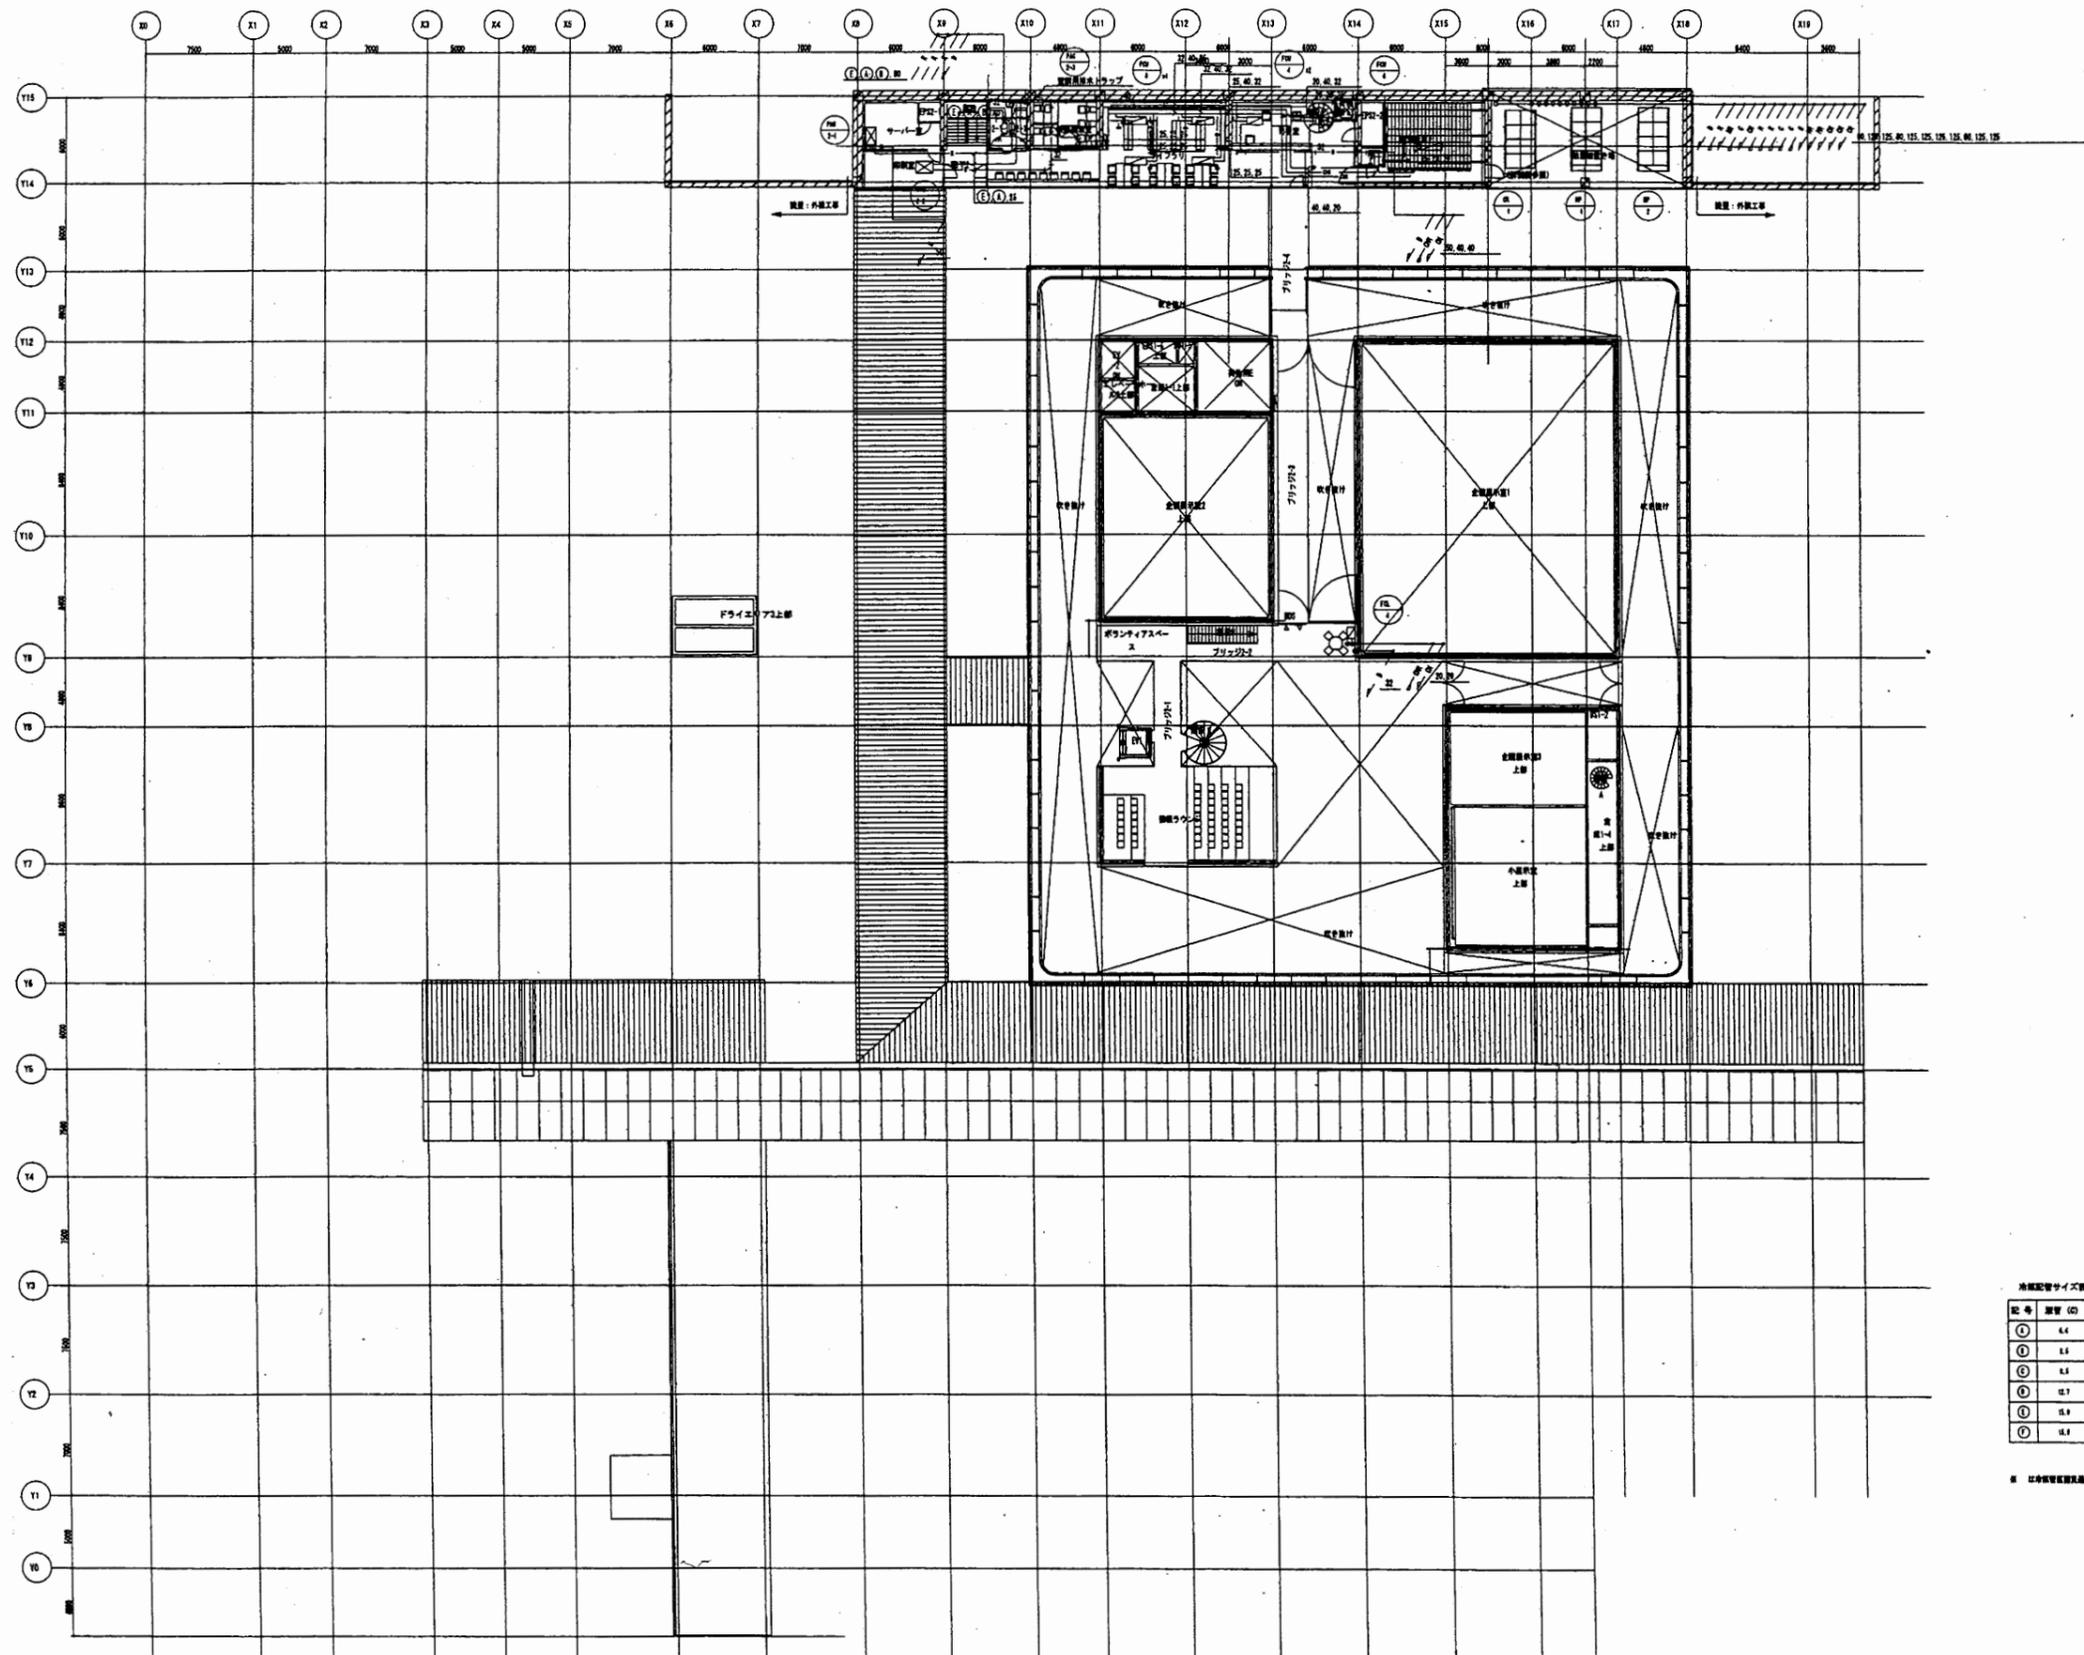

冷媒配管サイズ表 (単位)

記号	管径 (D)	長さ (L)
①	6.4	12.7
②	6.4	15.2
③	6.4	18.1
④	12.7	25.4
⑤	12.7	30.5
⑥	12.7	38.1


※ 以上冷媒配管サイズは概算値です。

横須賀美術館

工事名	中央図書館ほか9か所 建築基準法第12条定期点検業務委託			設計者資格 氏名	級建築士登録第 _____ 号			課長	主査等	担当者	横須賀市 財務部 FM推進課
図面名称	空気調和設備 2階配管平面図	図番	縮尺	作図	平成	年	月	日			

凡例

記号	名称	材質
—M—	電気ダクト	鋼製
—H—	通気ダクト	鋼製
—M—	電気ダクト (防振電線用)	鋼製
—H—	通気ダクト (防振電線用)	鋼製
—H—	外気取入ダクト	鋼製
—H—	排気ダクト	鋼製
—	ロックウール断熱	
■	グラスウールダクト	
○	風量調整ダンパー	
○	チャッキダンパー	
○	ピストンダンパー	
○	調整ダンパー	
○	防火ダンパー	
○	防火調整ダンパー	
○	ガス圧調整ダンパー	
○	送・排風機	
□	換気機 (天吊り)	
○	ペイントキャップ	鋼製
□	開口	

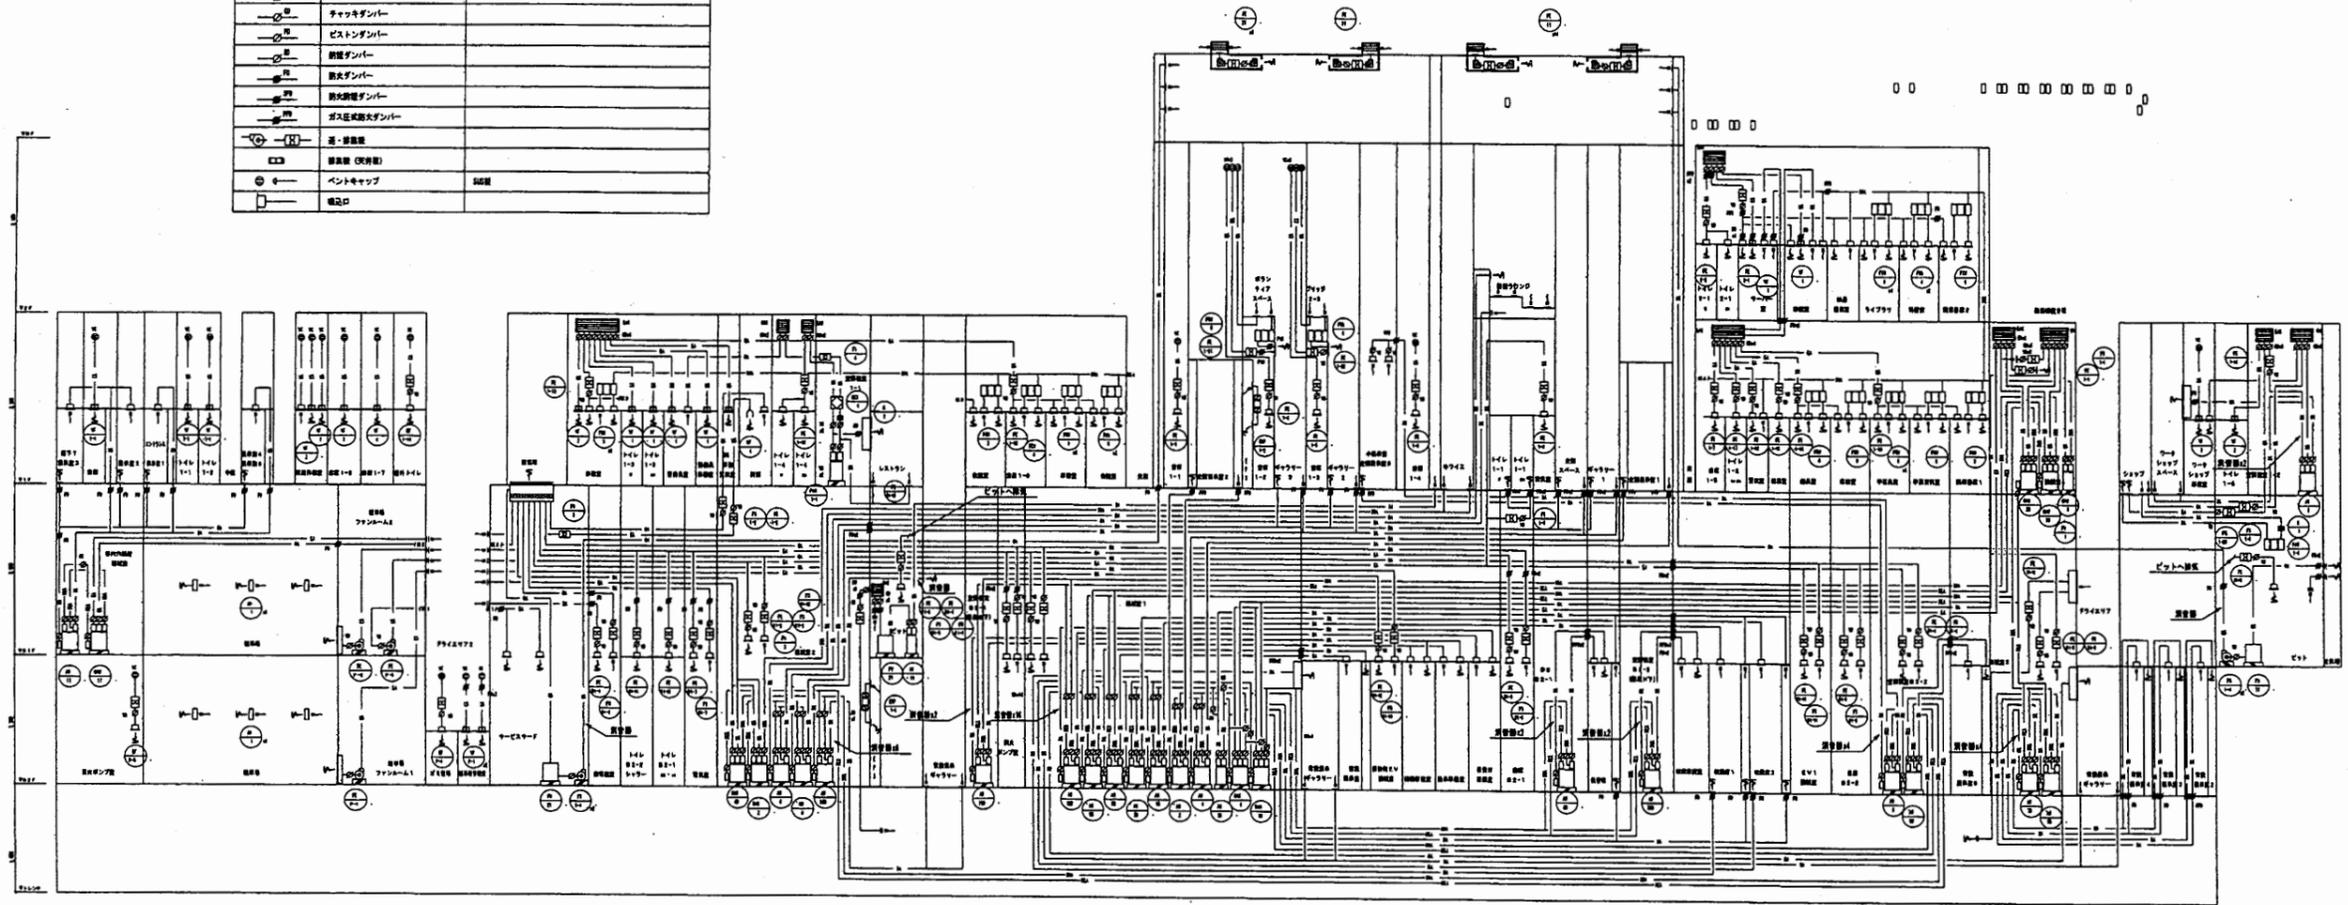

※ 図面ファイルにてダクトは電線ダクトとします。


横須賀美術館

工事名	中央図書館ほか9か所 建築基準法第12条定期点検業務委託		設計者資格 氏名	級建築士登録第 号		課長	主査等	担当者	横須賀市 財務部 FM推進課
図面名称	空気調和設備 外系統図	図番	縮尺	作図	平成 年 月 日				




横須賀美術館

工事名	中央図書館ほか9か所 建築基準法第12条定期点検業務委託		設計者資格 氏名	級建築士登録第 _____ 号		課長	主査等	担当者	横須賀市 財務部 FM推進課
図面名称	空調設備 ビット階外平面図	図番	縮尺	作図	平成 年 月 日				

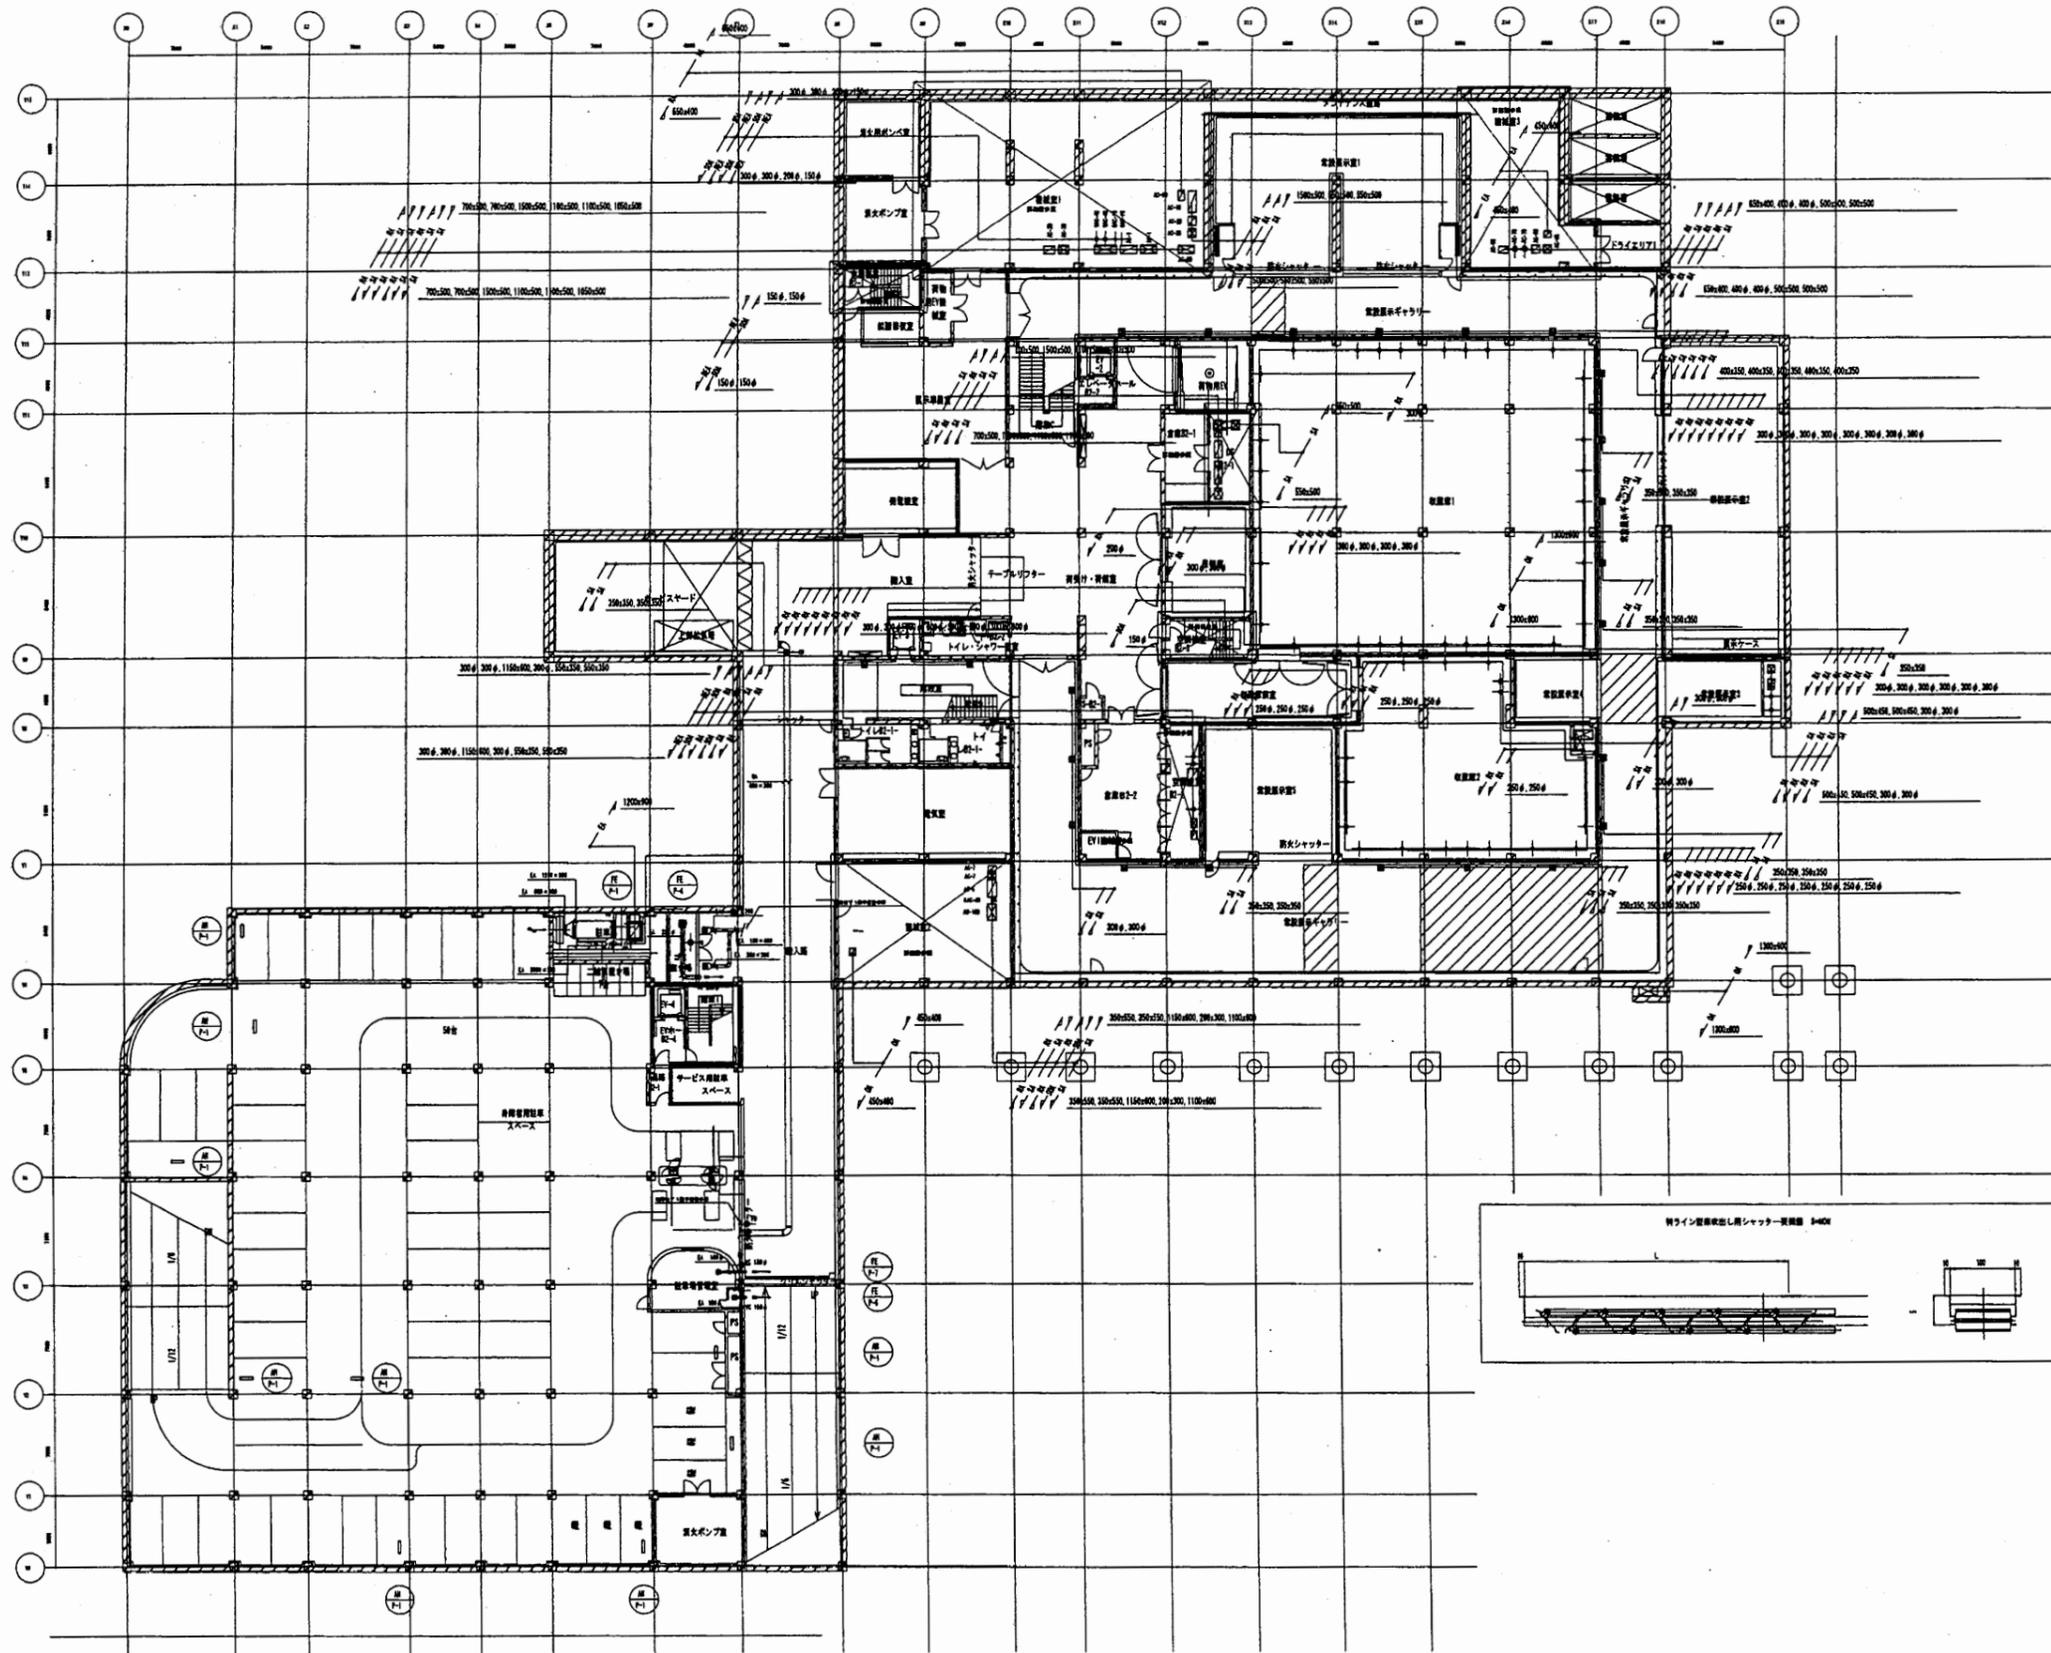

横須賀美術館


工事名	中央図書館ほか9か所 建築基準法第12条定期点検業務委託		設計者資格 氏名	級建築士登録第	号	課長	主査等	担当者	横須賀市 財務部 FM推進課
図面名称	空気調和設備 地下2階ダ'外平面図	図番	縮尺	作図	平成 年 月 日				

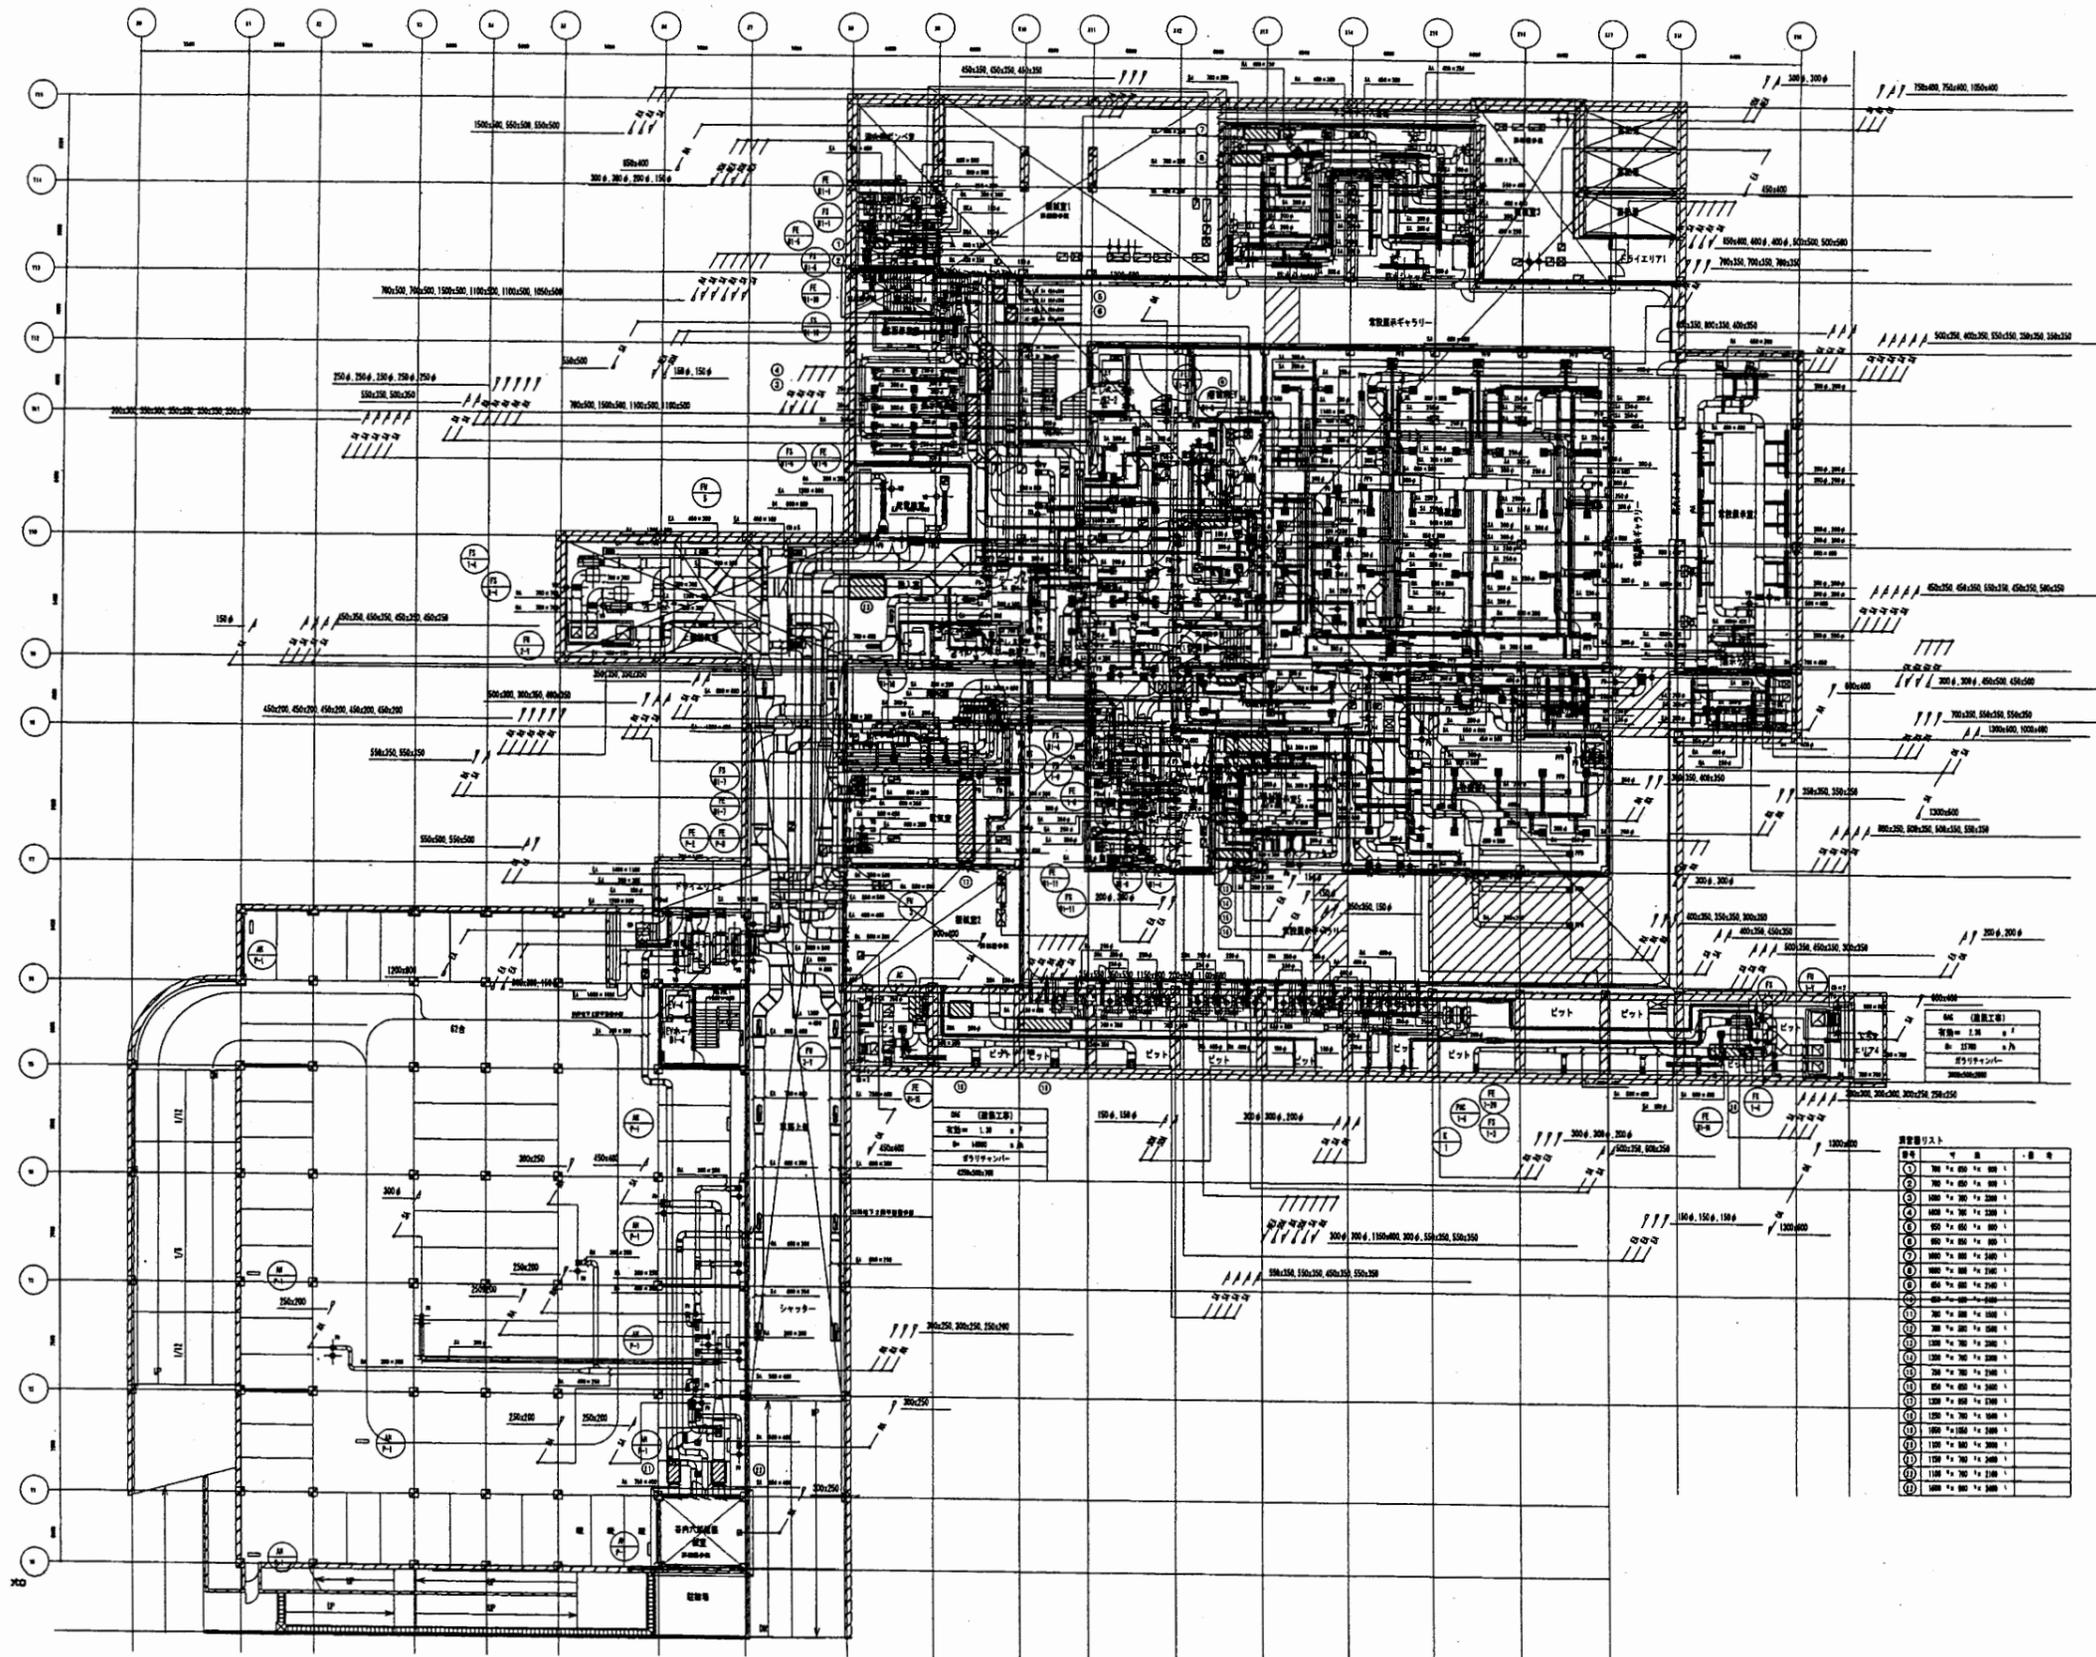

番号	内容	単位
①	700 x 600 x 200	個
②	700 x 600 x 100	個
③	1000 x 700 x 200	個
④	1000 x 700 x 100	個
⑤	500 x 600 x 200	個
⑥	500 x 600 x 100	個
⑦	800 x 800 x 200	個
⑧	800 x 800 x 100	個
⑨	600 x 600 x 200	個
⑩	600 x 600 x 100	個
⑪	1000 x 1000 x 200	個
⑫	1000 x 1000 x 100	個
⑬	1200 x 700 x 200	個
⑭	1200 x 700 x 100	個
⑮	1500 x 700 x 200	個
⑯	1500 x 700 x 100	個
⑰	1800 x 700 x 200	個
⑱	1800 x 700 x 100	個
⑲	2000 x 700 x 200	個
⑳	2000 x 700 x 100	個


横須賀美術館

工事名	中央図書館ほか9か所 建築基準法第12条定期点検業務委託		設計者資格 氏名	級建築士登録第	号	課長	主査等	担当者	横須賀市 財務部 FM推進課
図面名称	空気調和設備 地下1階ダ外平面図	図番	縮尺	作図	平成 年 月 日				

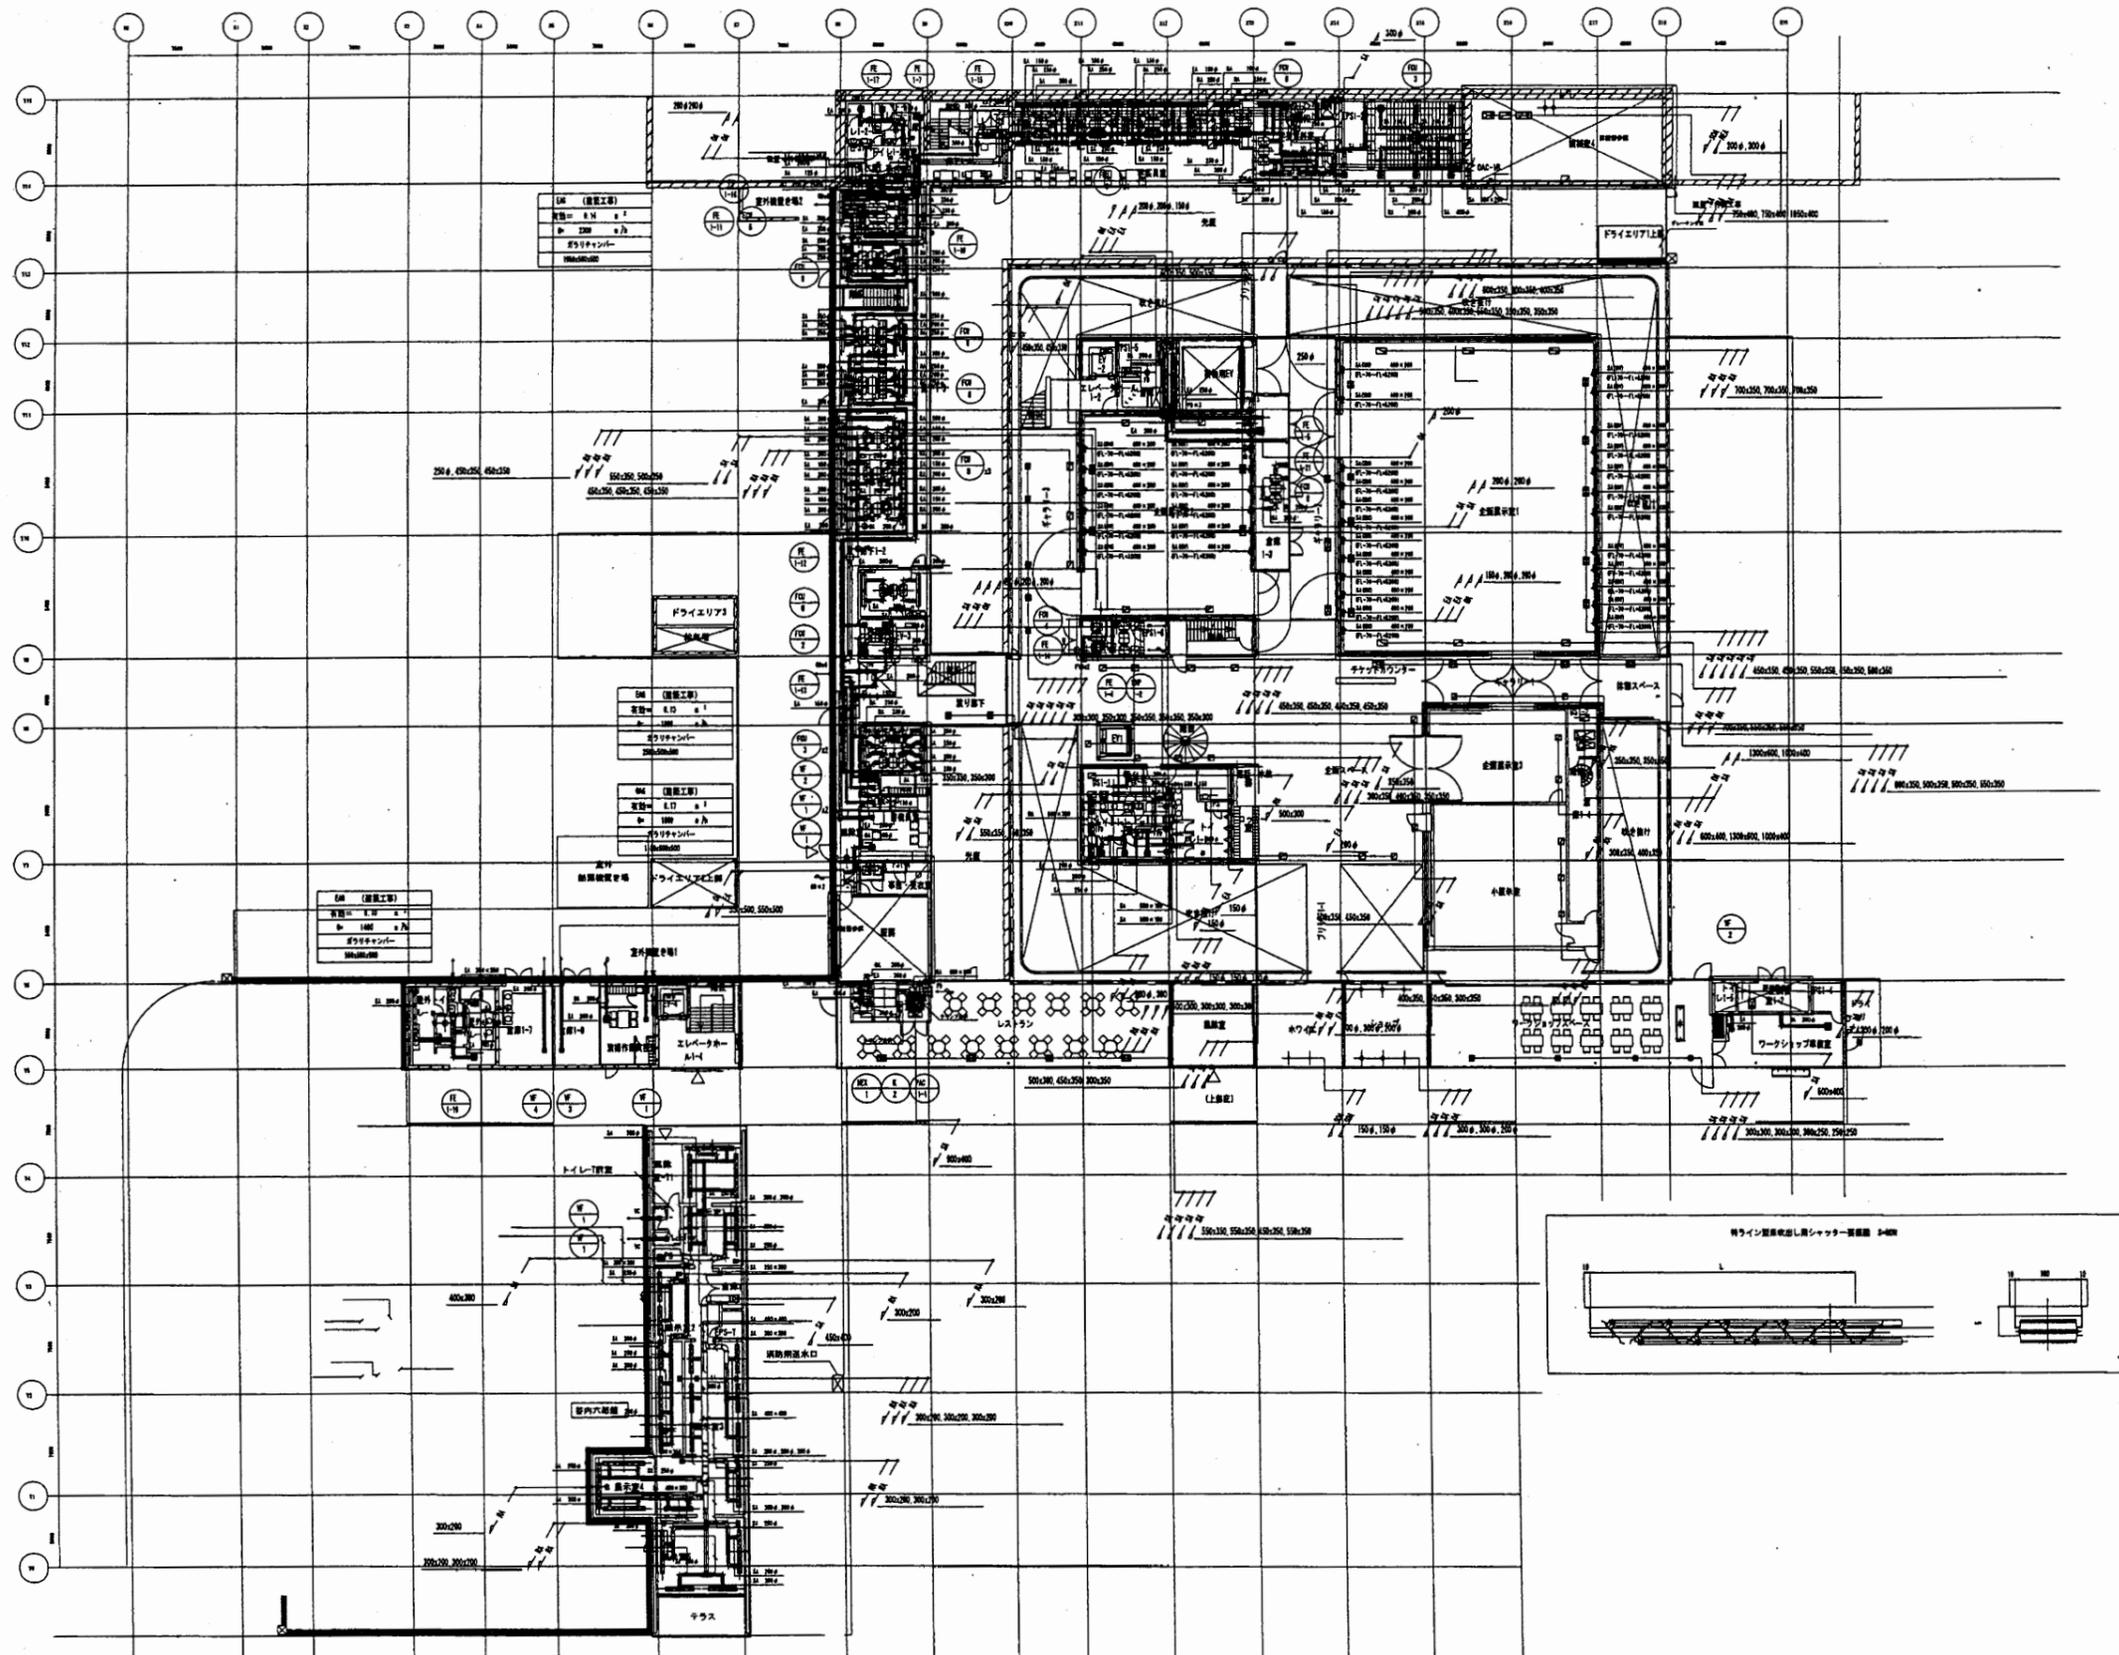

横須賀美術館


工事名	中央図書館ほか9か所 建築基準法第12条定期点検業務委託		設計者資格 氏名	級建築士登録第	号	課長	主査等	担当者	横須賀市 財務部 FM推進課
図面名称	空気調和設備 1階外平面図	図番	縮尺	作図	平成 年 月 日				

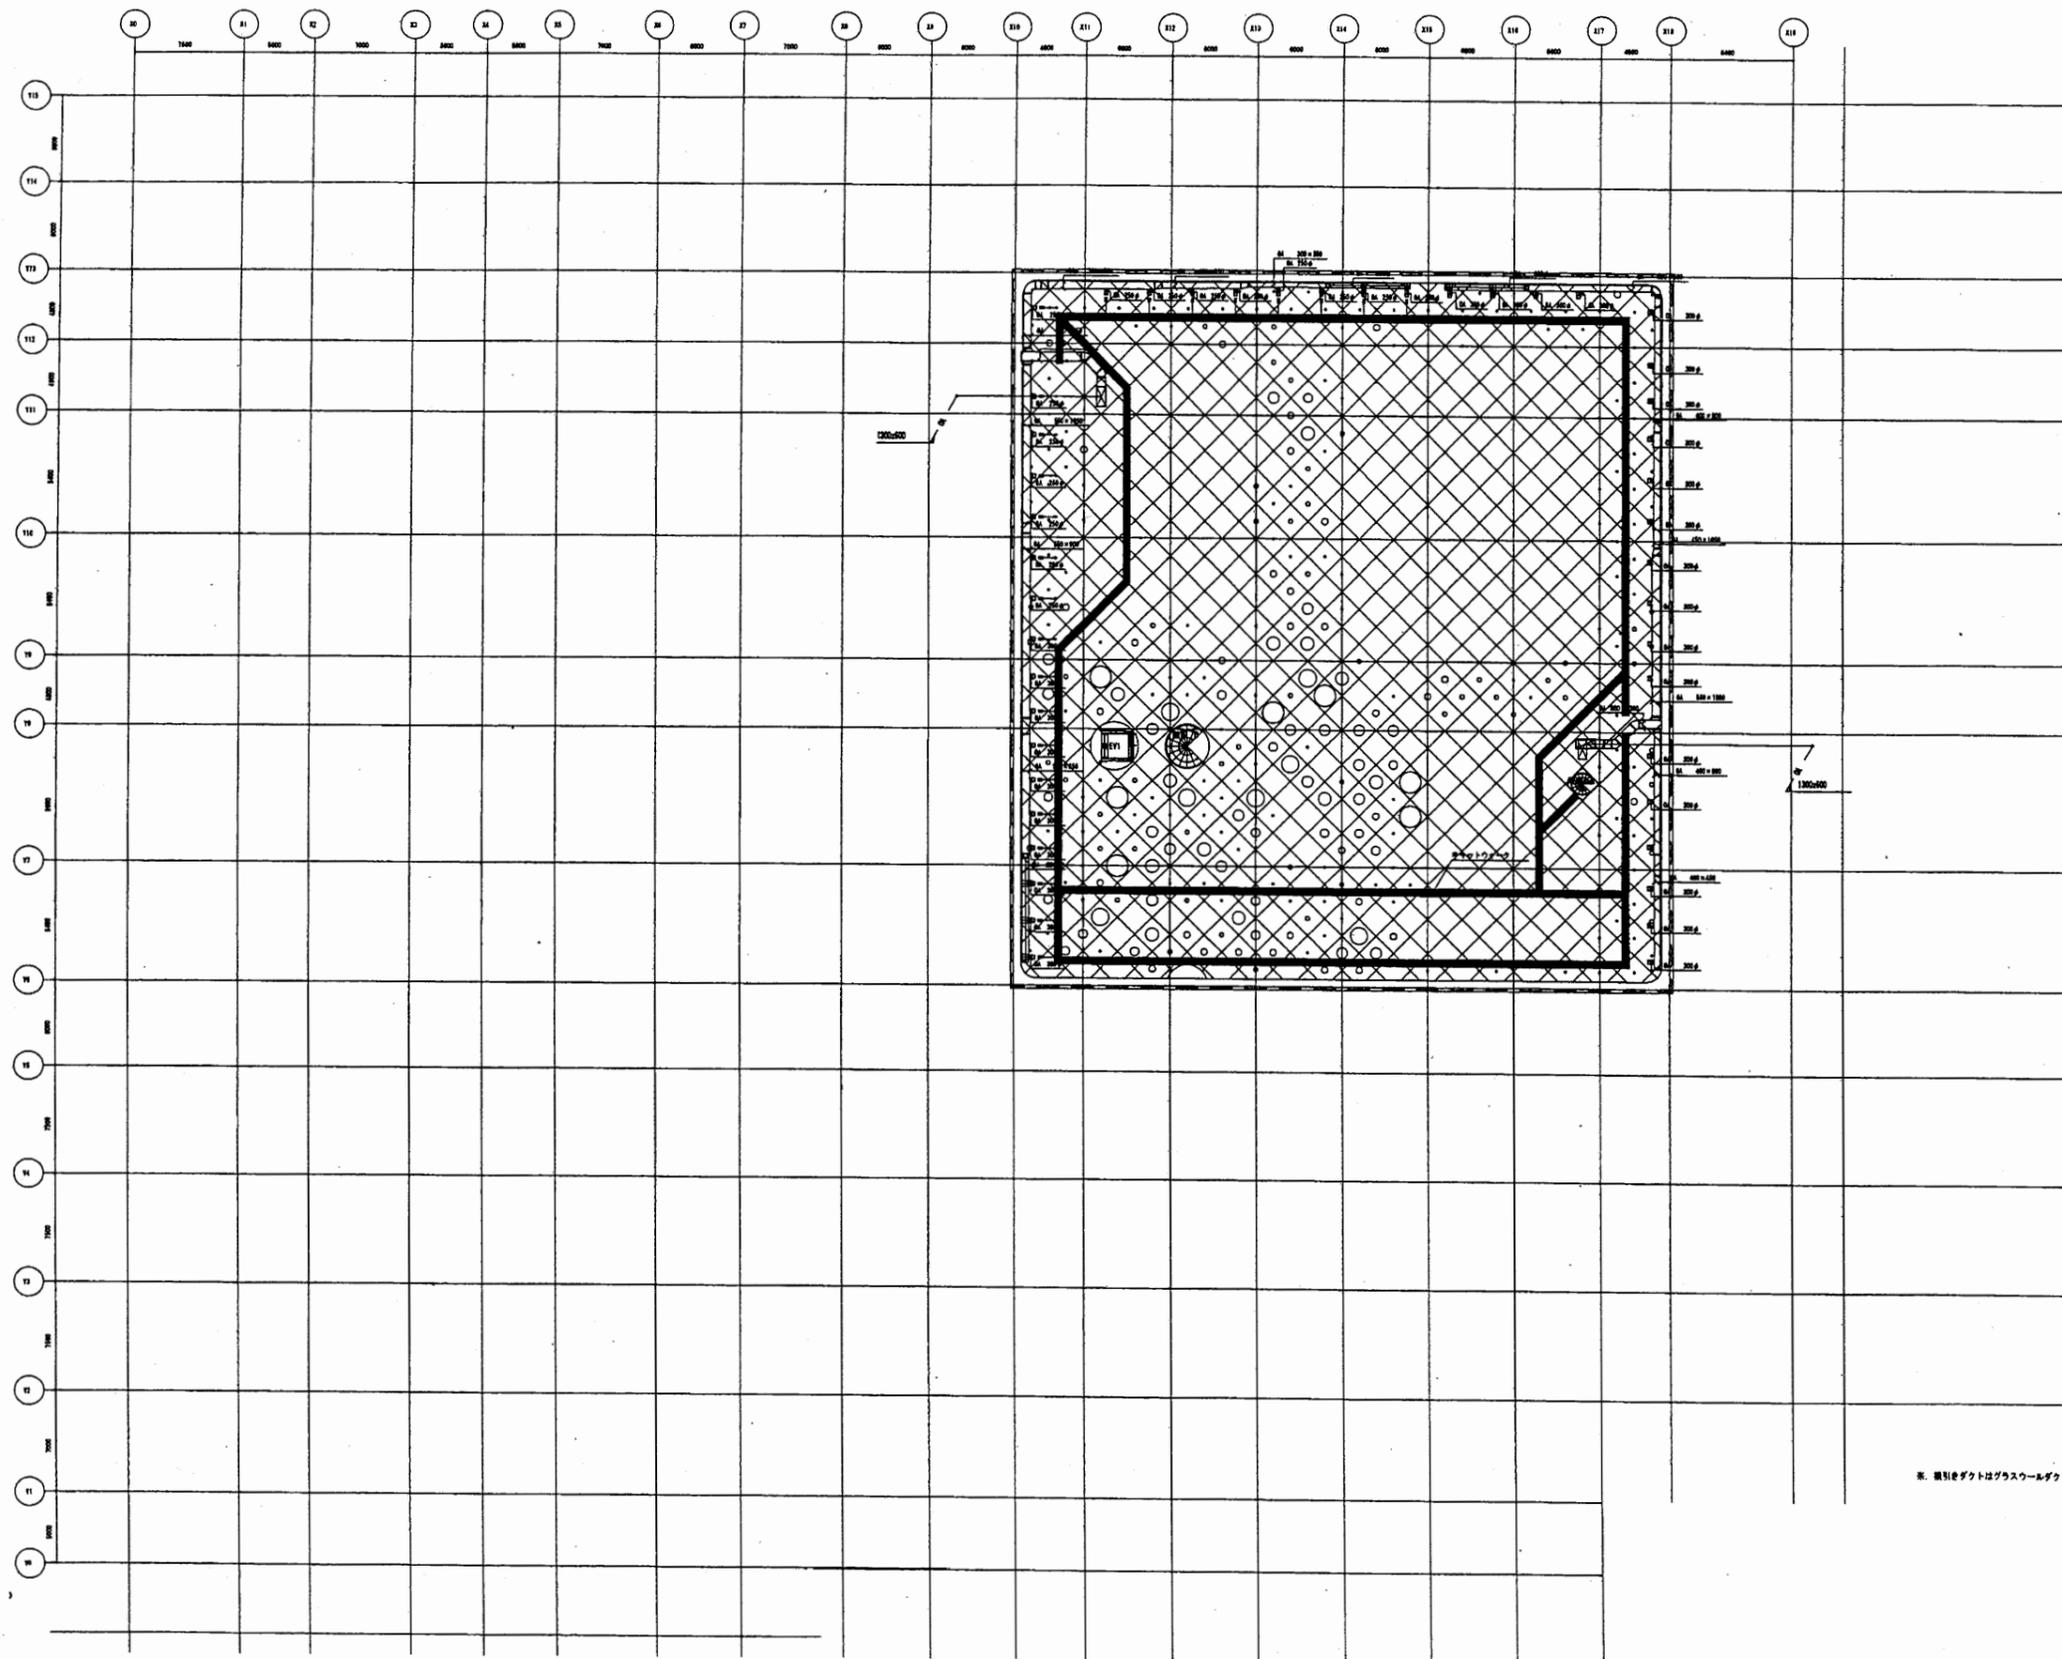

※ 網目はダクトはガラスウールダクトとする。


横須賀美術館

工事名	中央図書館ほか9か所 建築基準法第12条定期点検業務委託			設計者資格 氏名	級建築士登録第 号			課長	主査等	担当者	横須賀市 財務部 FM推進課
図面名称	空気調和設備 小屋裏外平面図	図番	縮尺	作図	平成	年	月	日			

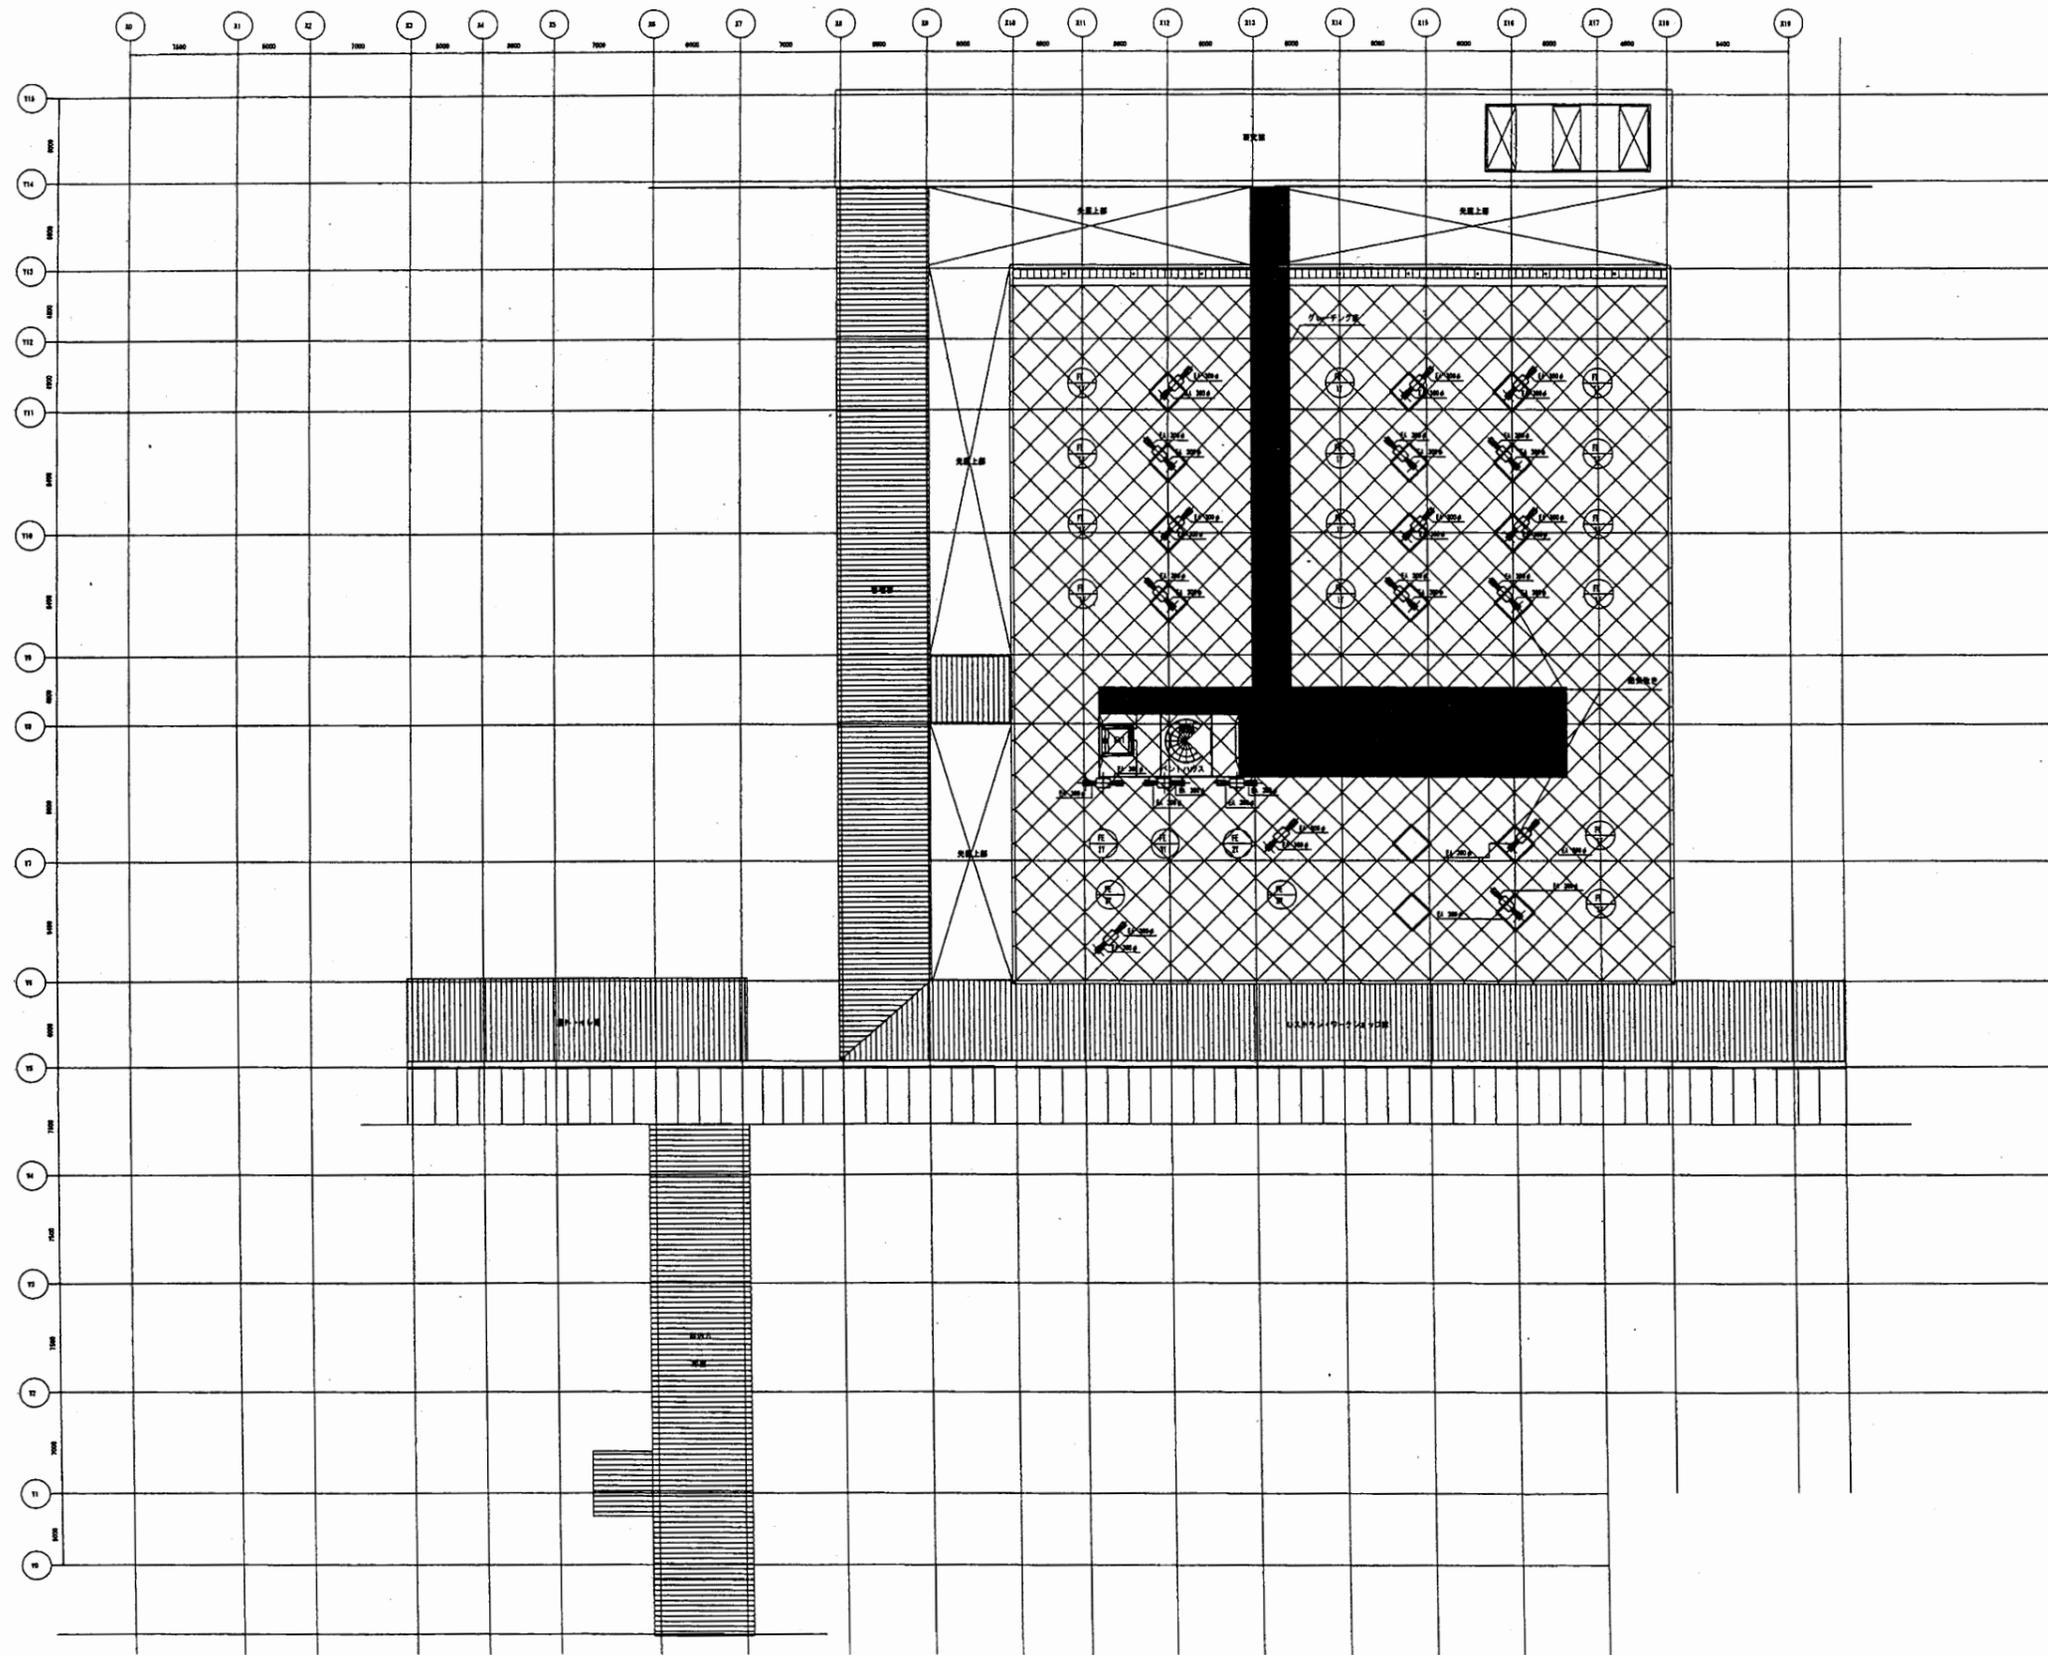


横須賀美術館

工事名	中央図書館ほか9か所 建築基準法第12条定期点検業務委託		設計者資格 氏名	級建築士登録第 号		課長	主査等	担当者	横須賀市 財務部 FM推進課
	図面名称	空調調和設備 屋根外平面図		図番	縮尺				

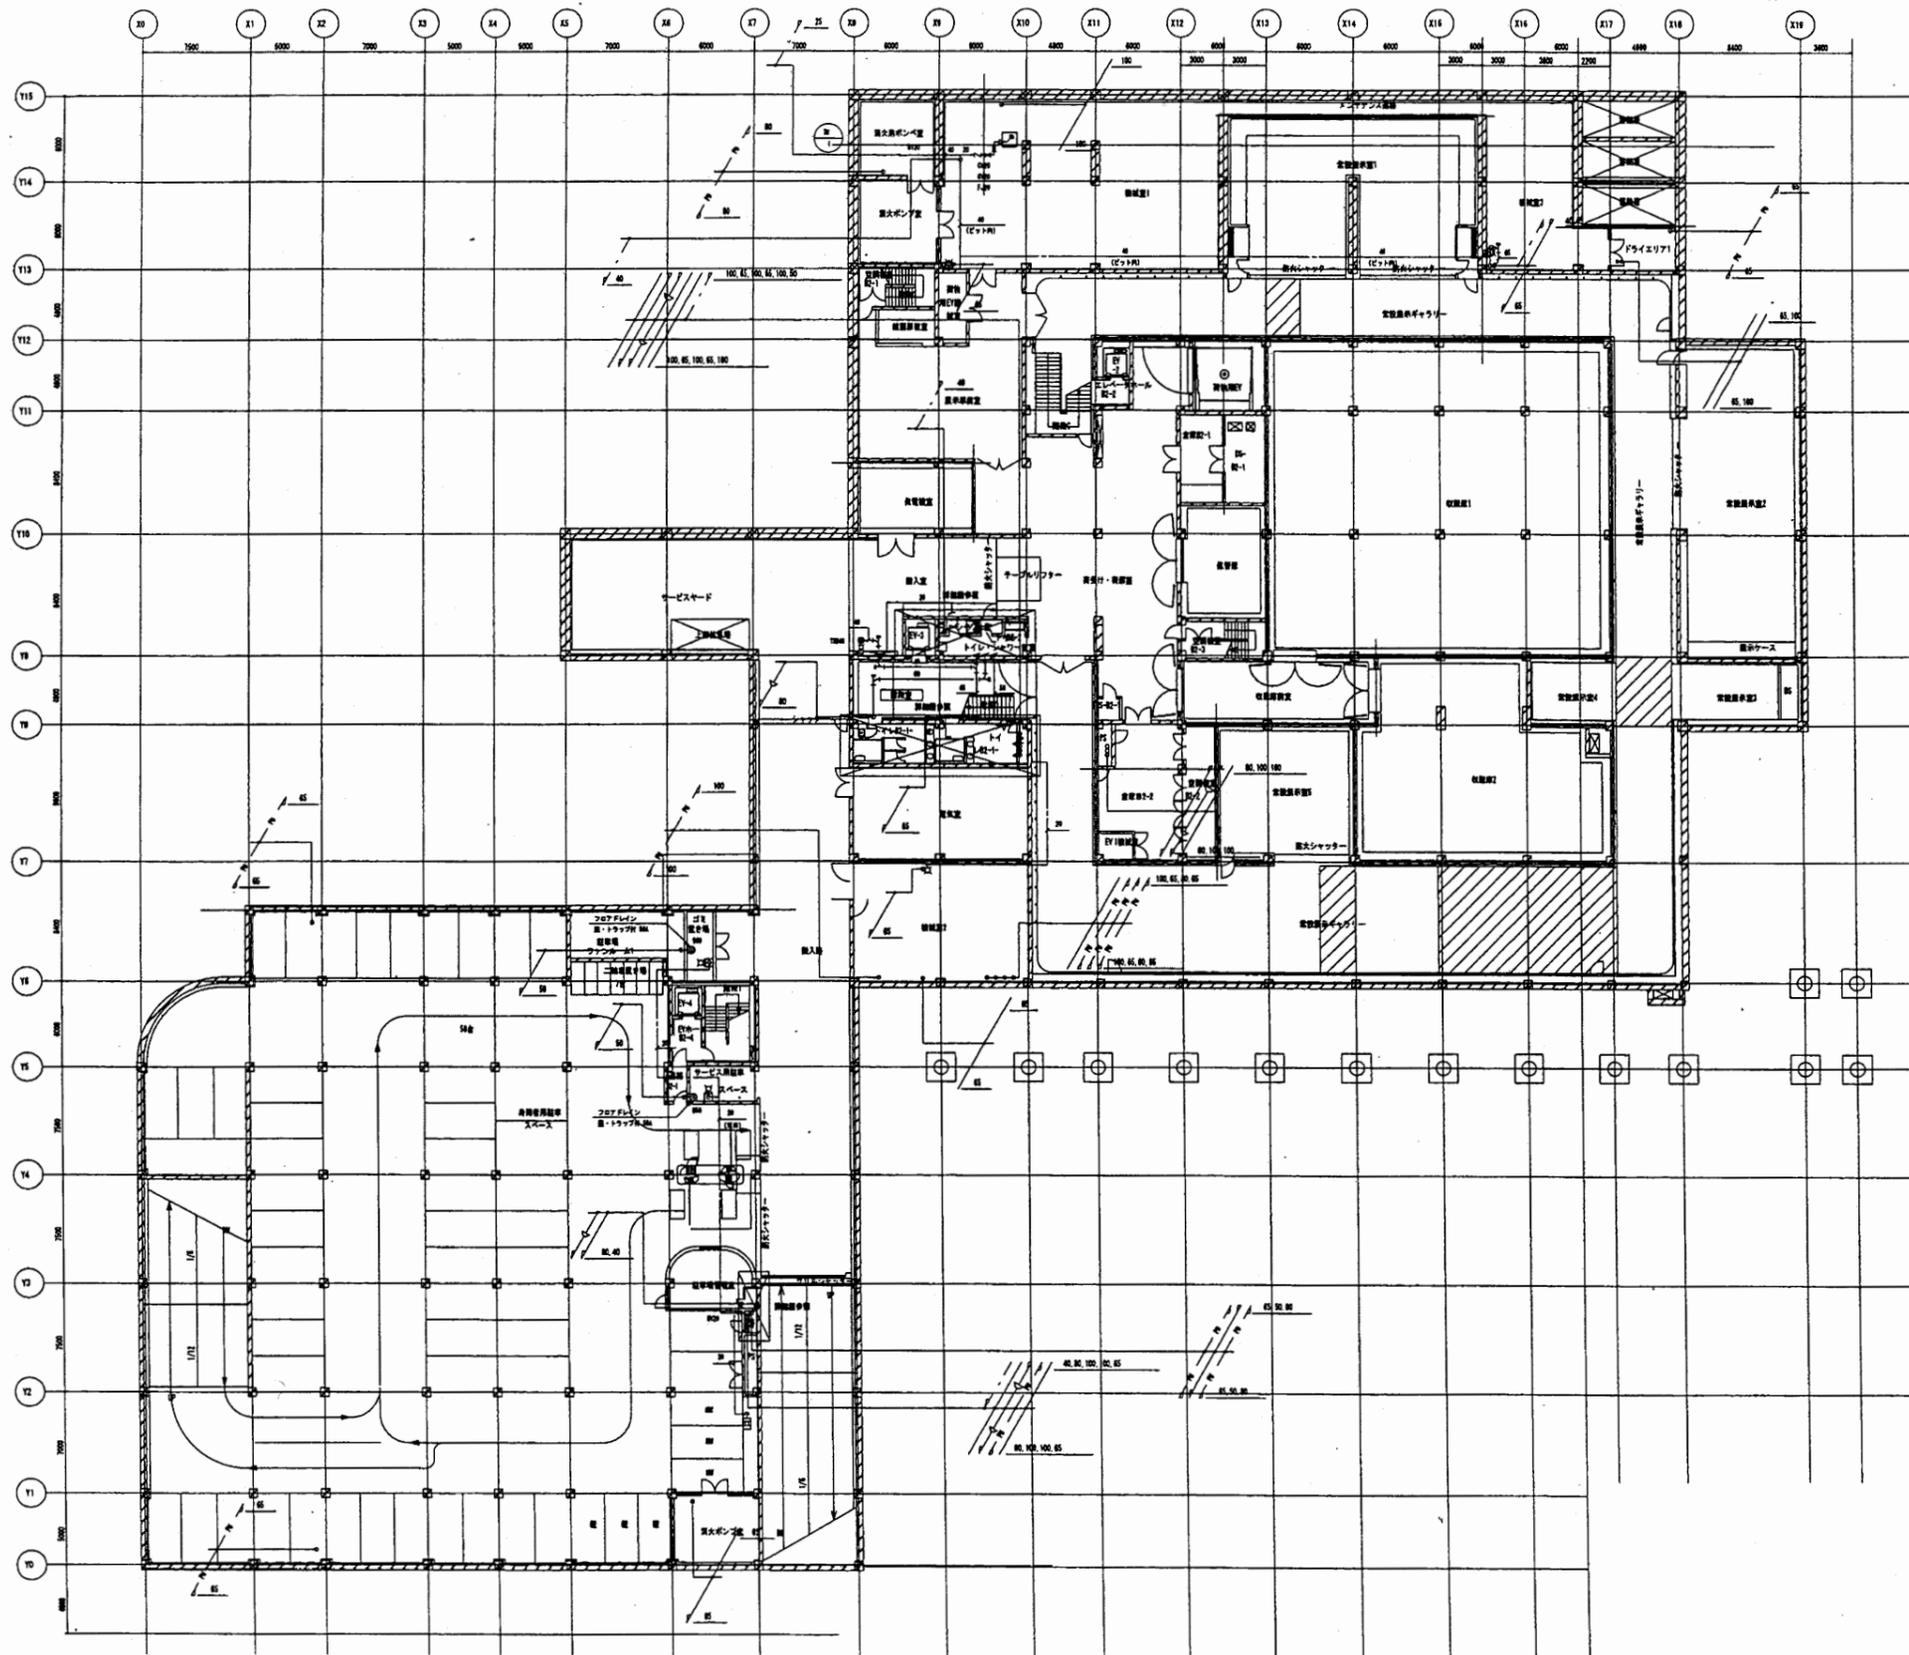


横須賀美術館

工事名	中央図書館ほか9か所 建築基準法第12条定期点検業務委託		設計者資格 氏名	級建築士登録第	号	課長	主査等	担当者	横須賀市 財務部 FM推進課
図面名称	給排水衛生設備 地下2階平面図	図番	縮尺	作図	平成 年 月 日				

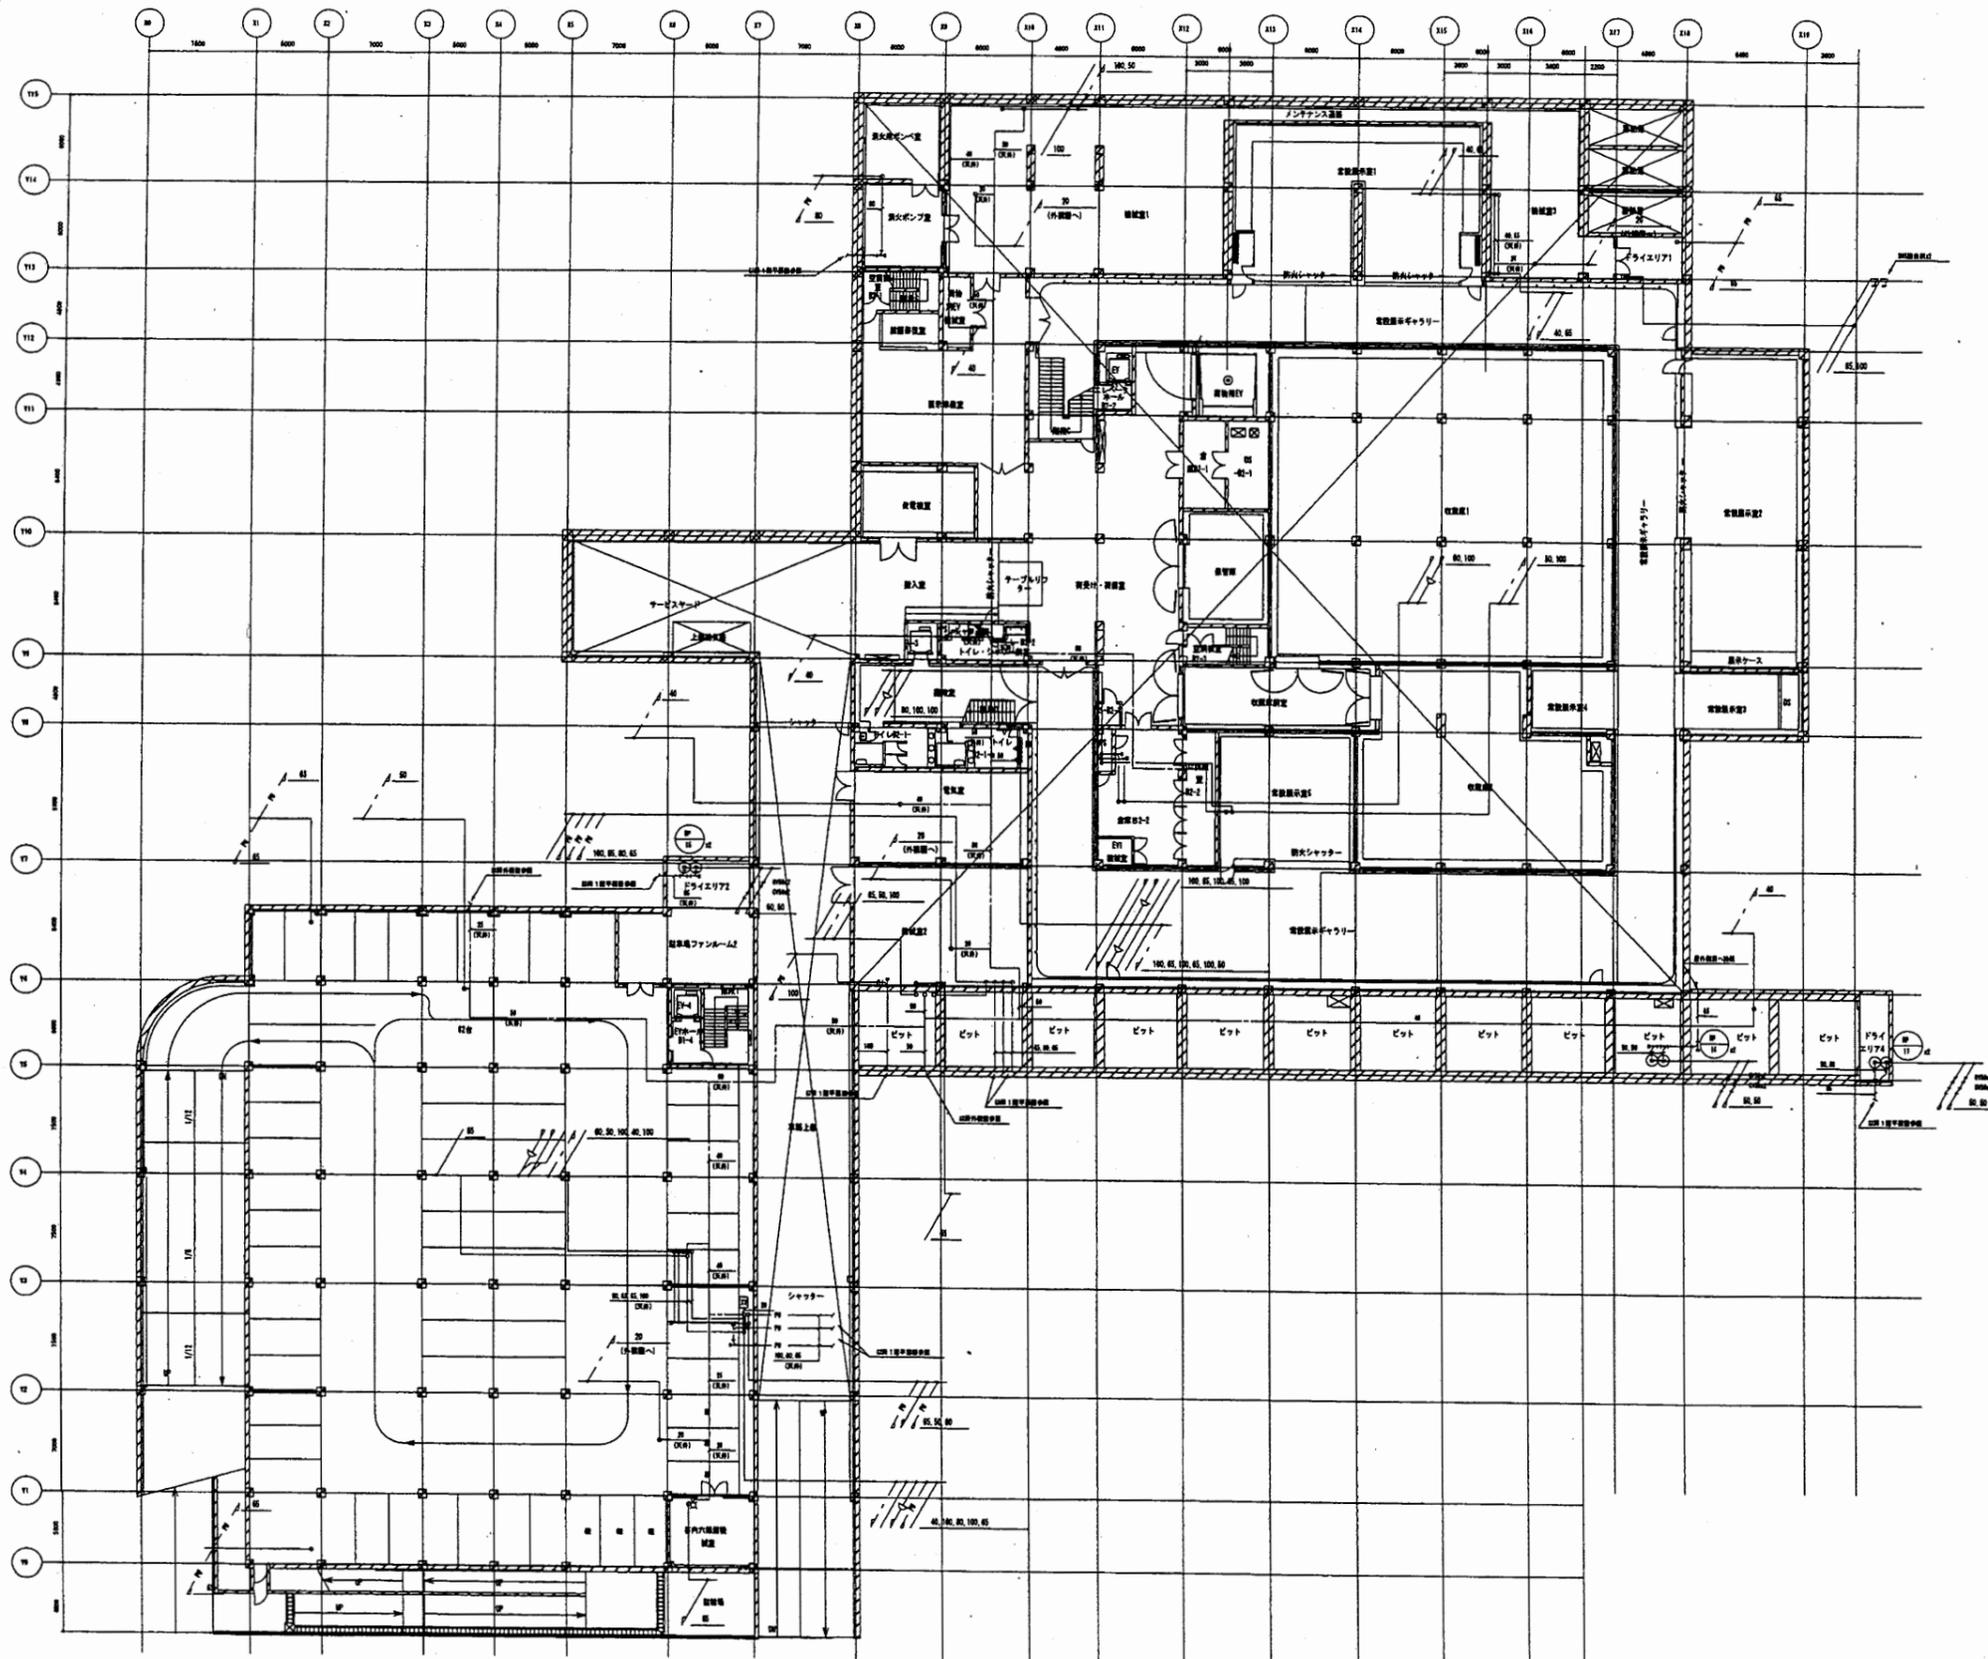





横須賀美術館

工事名	中央図書館ほか9か所 建築基準法第12条定期点検業務委託			設計者資格 氏名	級建築士登録第 _____ 号		課長	主査等	担当者	横須賀市 財務部 FM推進課
図面名称	図番	縮尺	作図	平成	年	月	日			

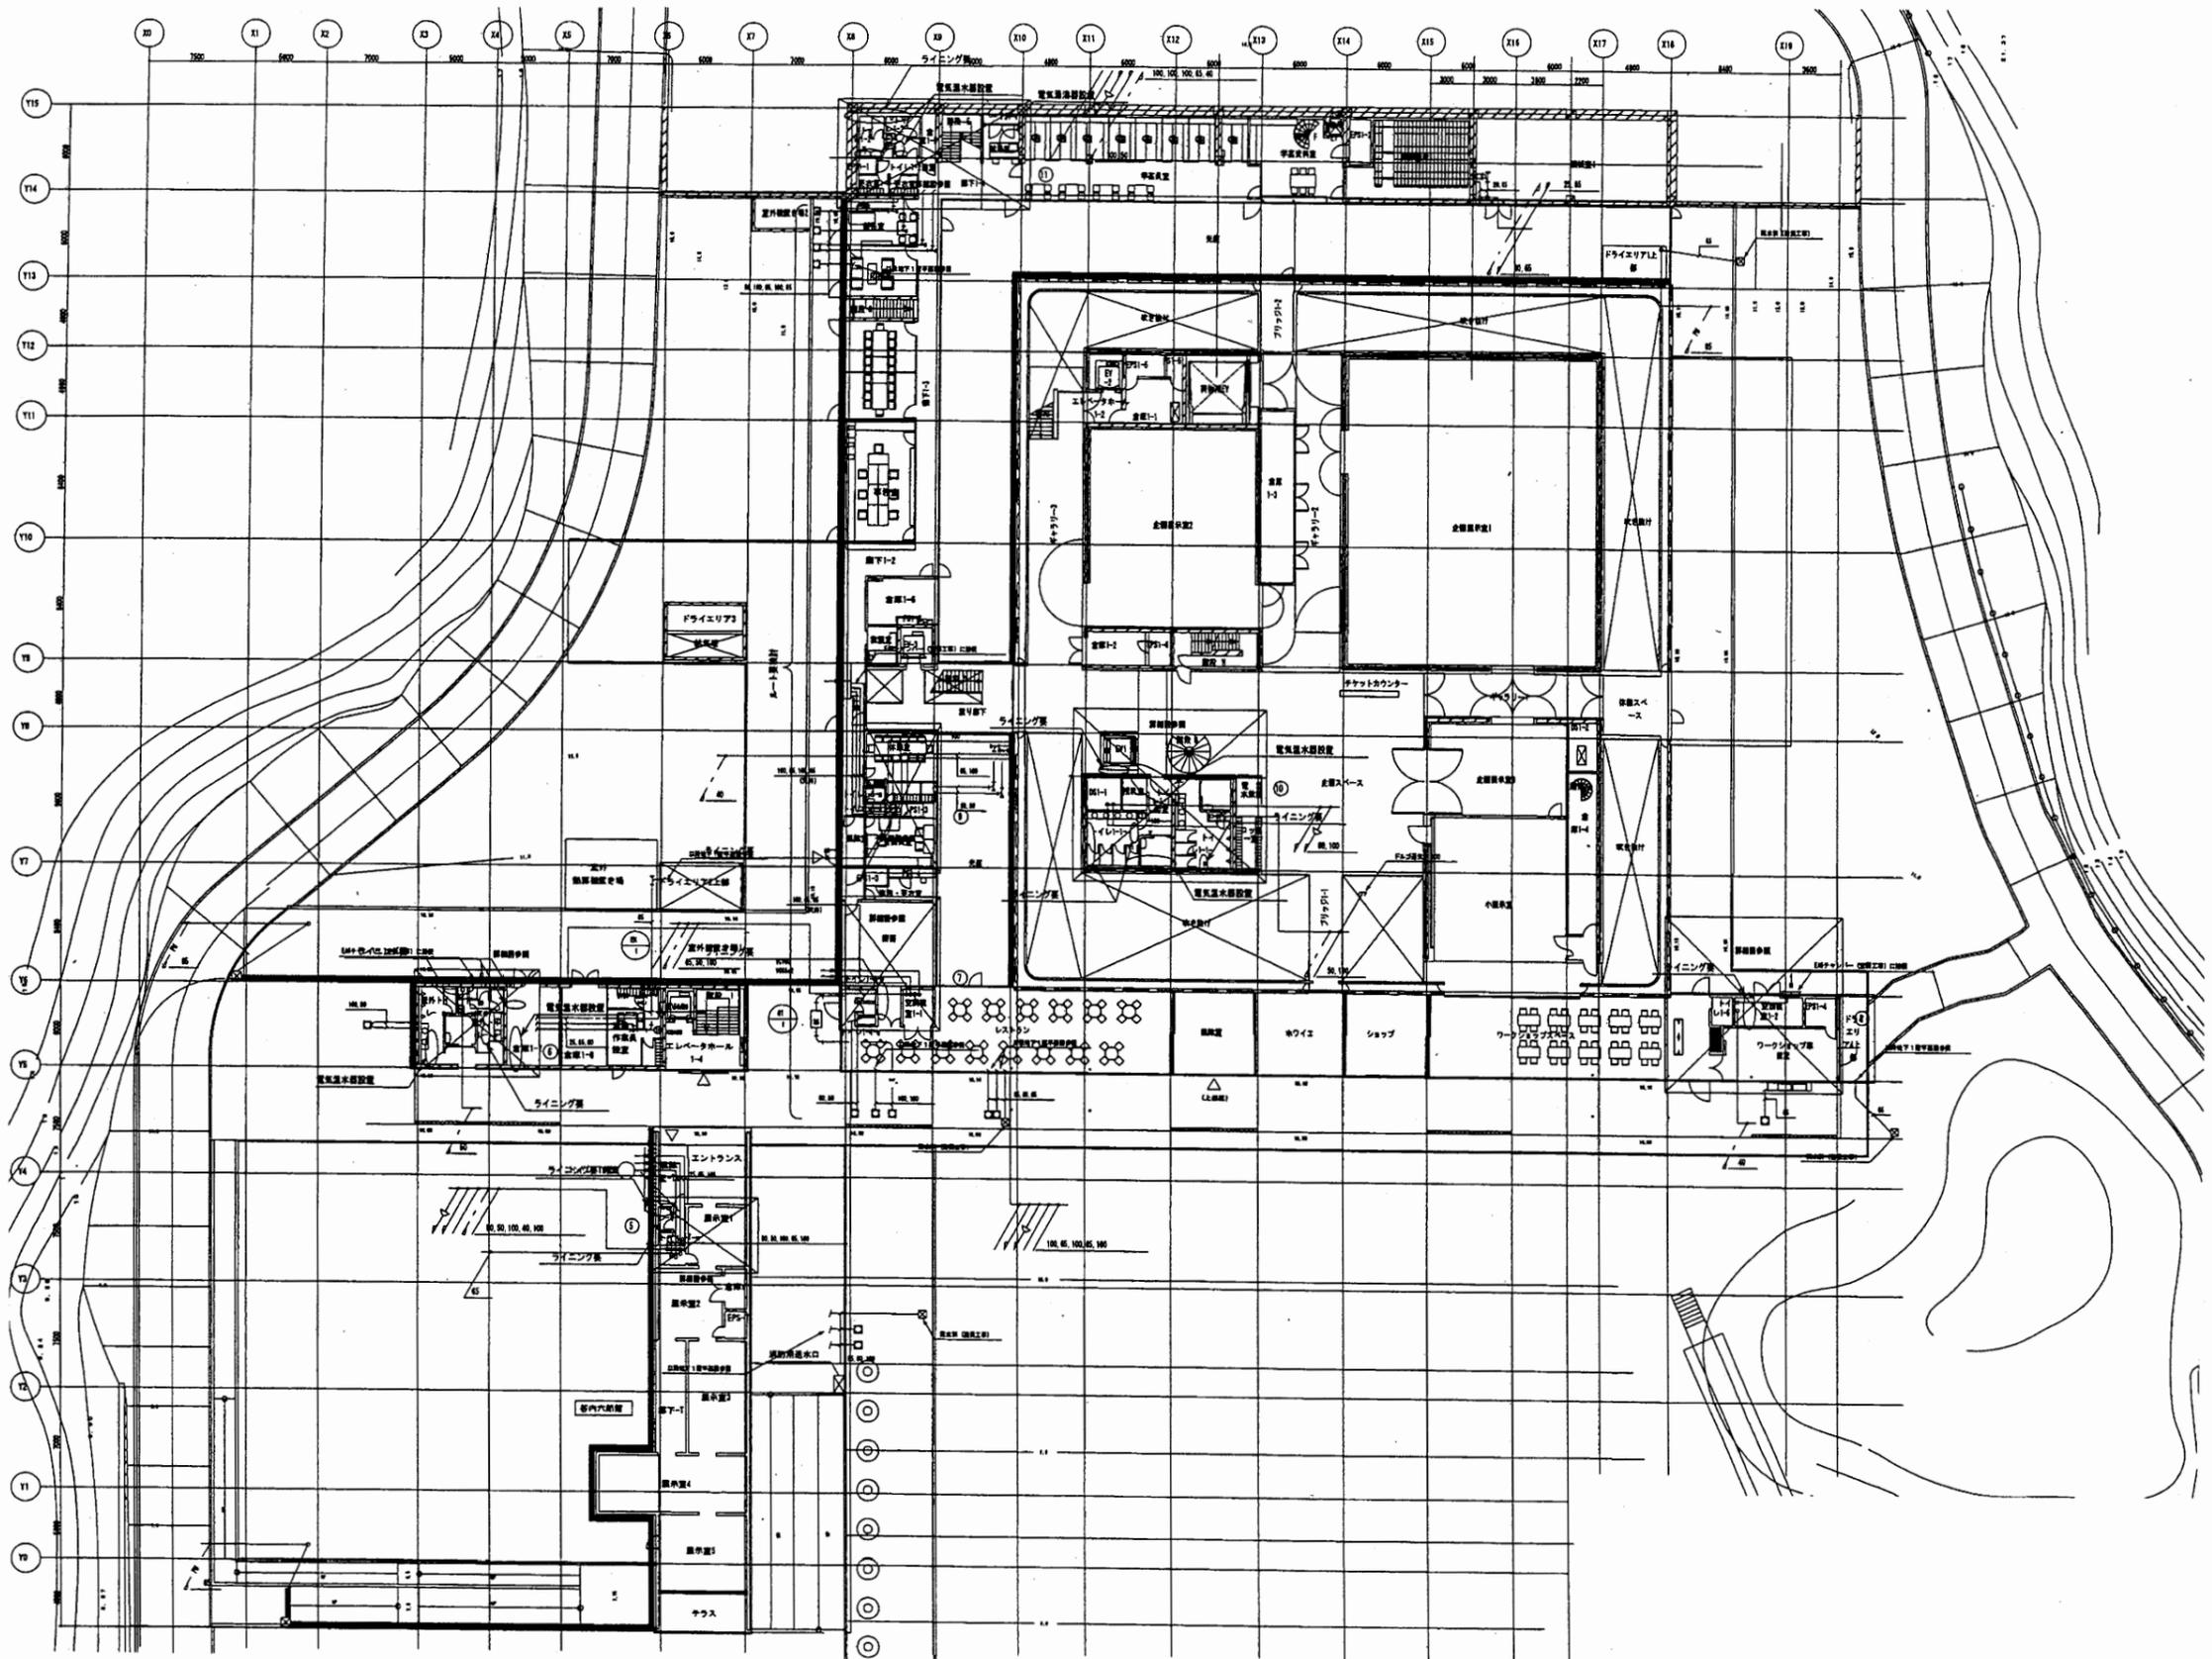


横須賀美術館


工事名	中央図書館ほか9か所 建築基準法第12条定期点検業務委託			設計者資格 氏名	級建築士登録第 _____ 号		課長	主査等	担当者	横須賀市 財務部 FM推進課
図面名称	給排水衛生設備 1階平面図	図番	縮尺	作図	平成	年	月	日		

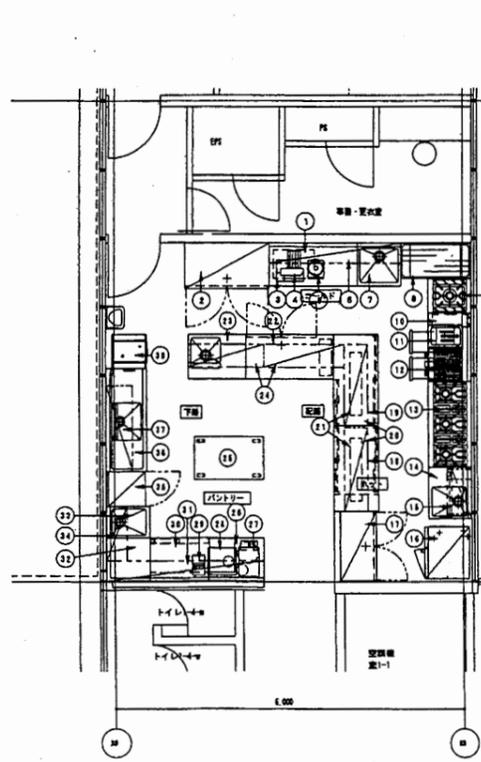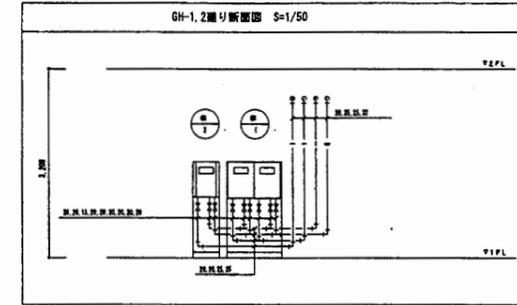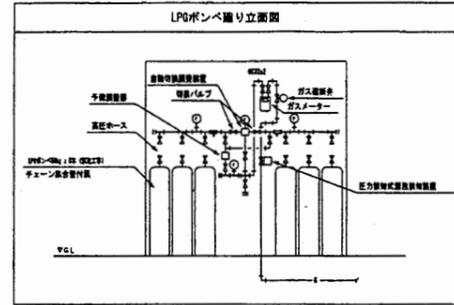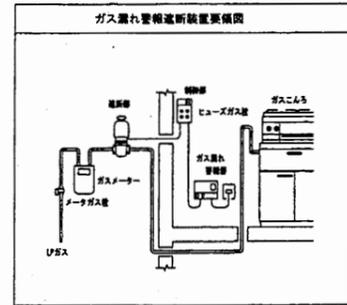

No	品名	型式	幅	奥行	高さ	設置位置	ガス()	電圧 (kW)	備
1	ガスコンロ	DE-112	700	600	652		LPガス	4.5	
2	洗面台	SRF-F181CSA	1400	600	2000	洗面40		4.5	
3	テーブル		1500	750	850				
4	バスライザー	HMP	450	540	600			8.15	
5	カウチ	R-DPLUM	280	340	480				1.8
6	洗面台		210	300	750				
7	洗濯機		750	750	850	1.5 1.5 40			
8	ラック		1212	613	1882				
9	ローレンジ	GTN-8871-88	600	780	480	1.5	2.5 1.5 9		Q
10	冷凍冷蔵庫	SUR-WF121-2A	1200	750	880	1.5	2.5 1.5 9		Q
11	洗濯機	TET-113-8	600	800	900	1.5	2.5 1.5 9		Q
12	洗濯機	TET-800 (EPI)	600	800	900	1.5	2.5 1.5 9		Q
13	ガスコンロ	GTN-1570B	1500	780	850	1.5	2.5 1.5 9		Q
14	洗濯機		600	780	850	1.5 1.5 40			
15	冷凍冷蔵庫	COE-3888T02	884	425	400	1.5	2.5 1.5 9		Q
16	洗濯機	CP-C10	600	770	1000	1.5	2.5 1.5 9		Q
17	洗面台	SRF-F181CSA	1210	600	2000	洗面40		4.5	
18	洗面台		1600	780	850				3.0
19	テーブル		1000	750	850				
20	洗面台		1450	400	400				
21	洗面台	HLW-60EH	1100	300	80				1.0
22	洗面台	SUR-F181SA	1800	750	850	洗面40		4.5	
23	洗濯機		1000	780	850	1.5 1.5 40			
24	洗面台		1340	400	400				
25	洗面台		1200	750	850				
26	洗面台		980	750	850				
27	洗面台								
28	洗面台	MSO-C100	600	840	770	1.5	2.5 1.5 9		Q
29	洗面台	FM-3	280	340	215				1.0
30	洗面台	S1M-888V	1004	411	850	1.5	2.5 1.5 9		Q
31	洗面台		1350	350	400				
32	洗面台		750	750	850				
33	洗濯機		650	750	850	1.5 1.5 40			
34	洗面台		850	350	400				
35	洗面台	SRM-281M	600	675	1800	1.5	2.5 1.5 9		Q
36	洗面台		1800	700	850	1.5 1.5 40			
37	洗面台		1600	480	1500				
38	洗面台	DP-801U2 (L/R)	800	800	1277	1.5 40			4.4
39	洗面台		1200	800	1800				
40	洗面台		884	887	1780				

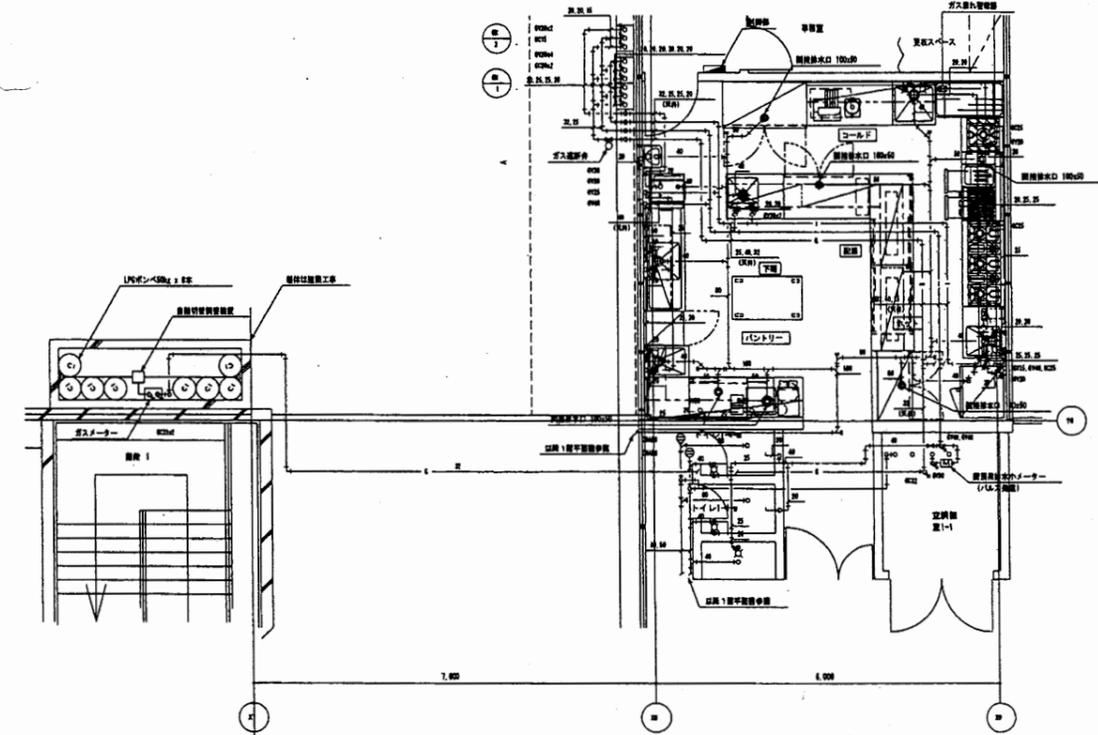


工事名	中央図書館ほか9か所 建築基準法第12条定期点検業務委託	設計者資格 氏名	級建築士登録第 号	課長	主査等	担当者	横須賀市 財務部 FM推進課
図面名称	給排水衛生設備 厨房詳細図	図番	縮尺	作図	平成 年 月 日		

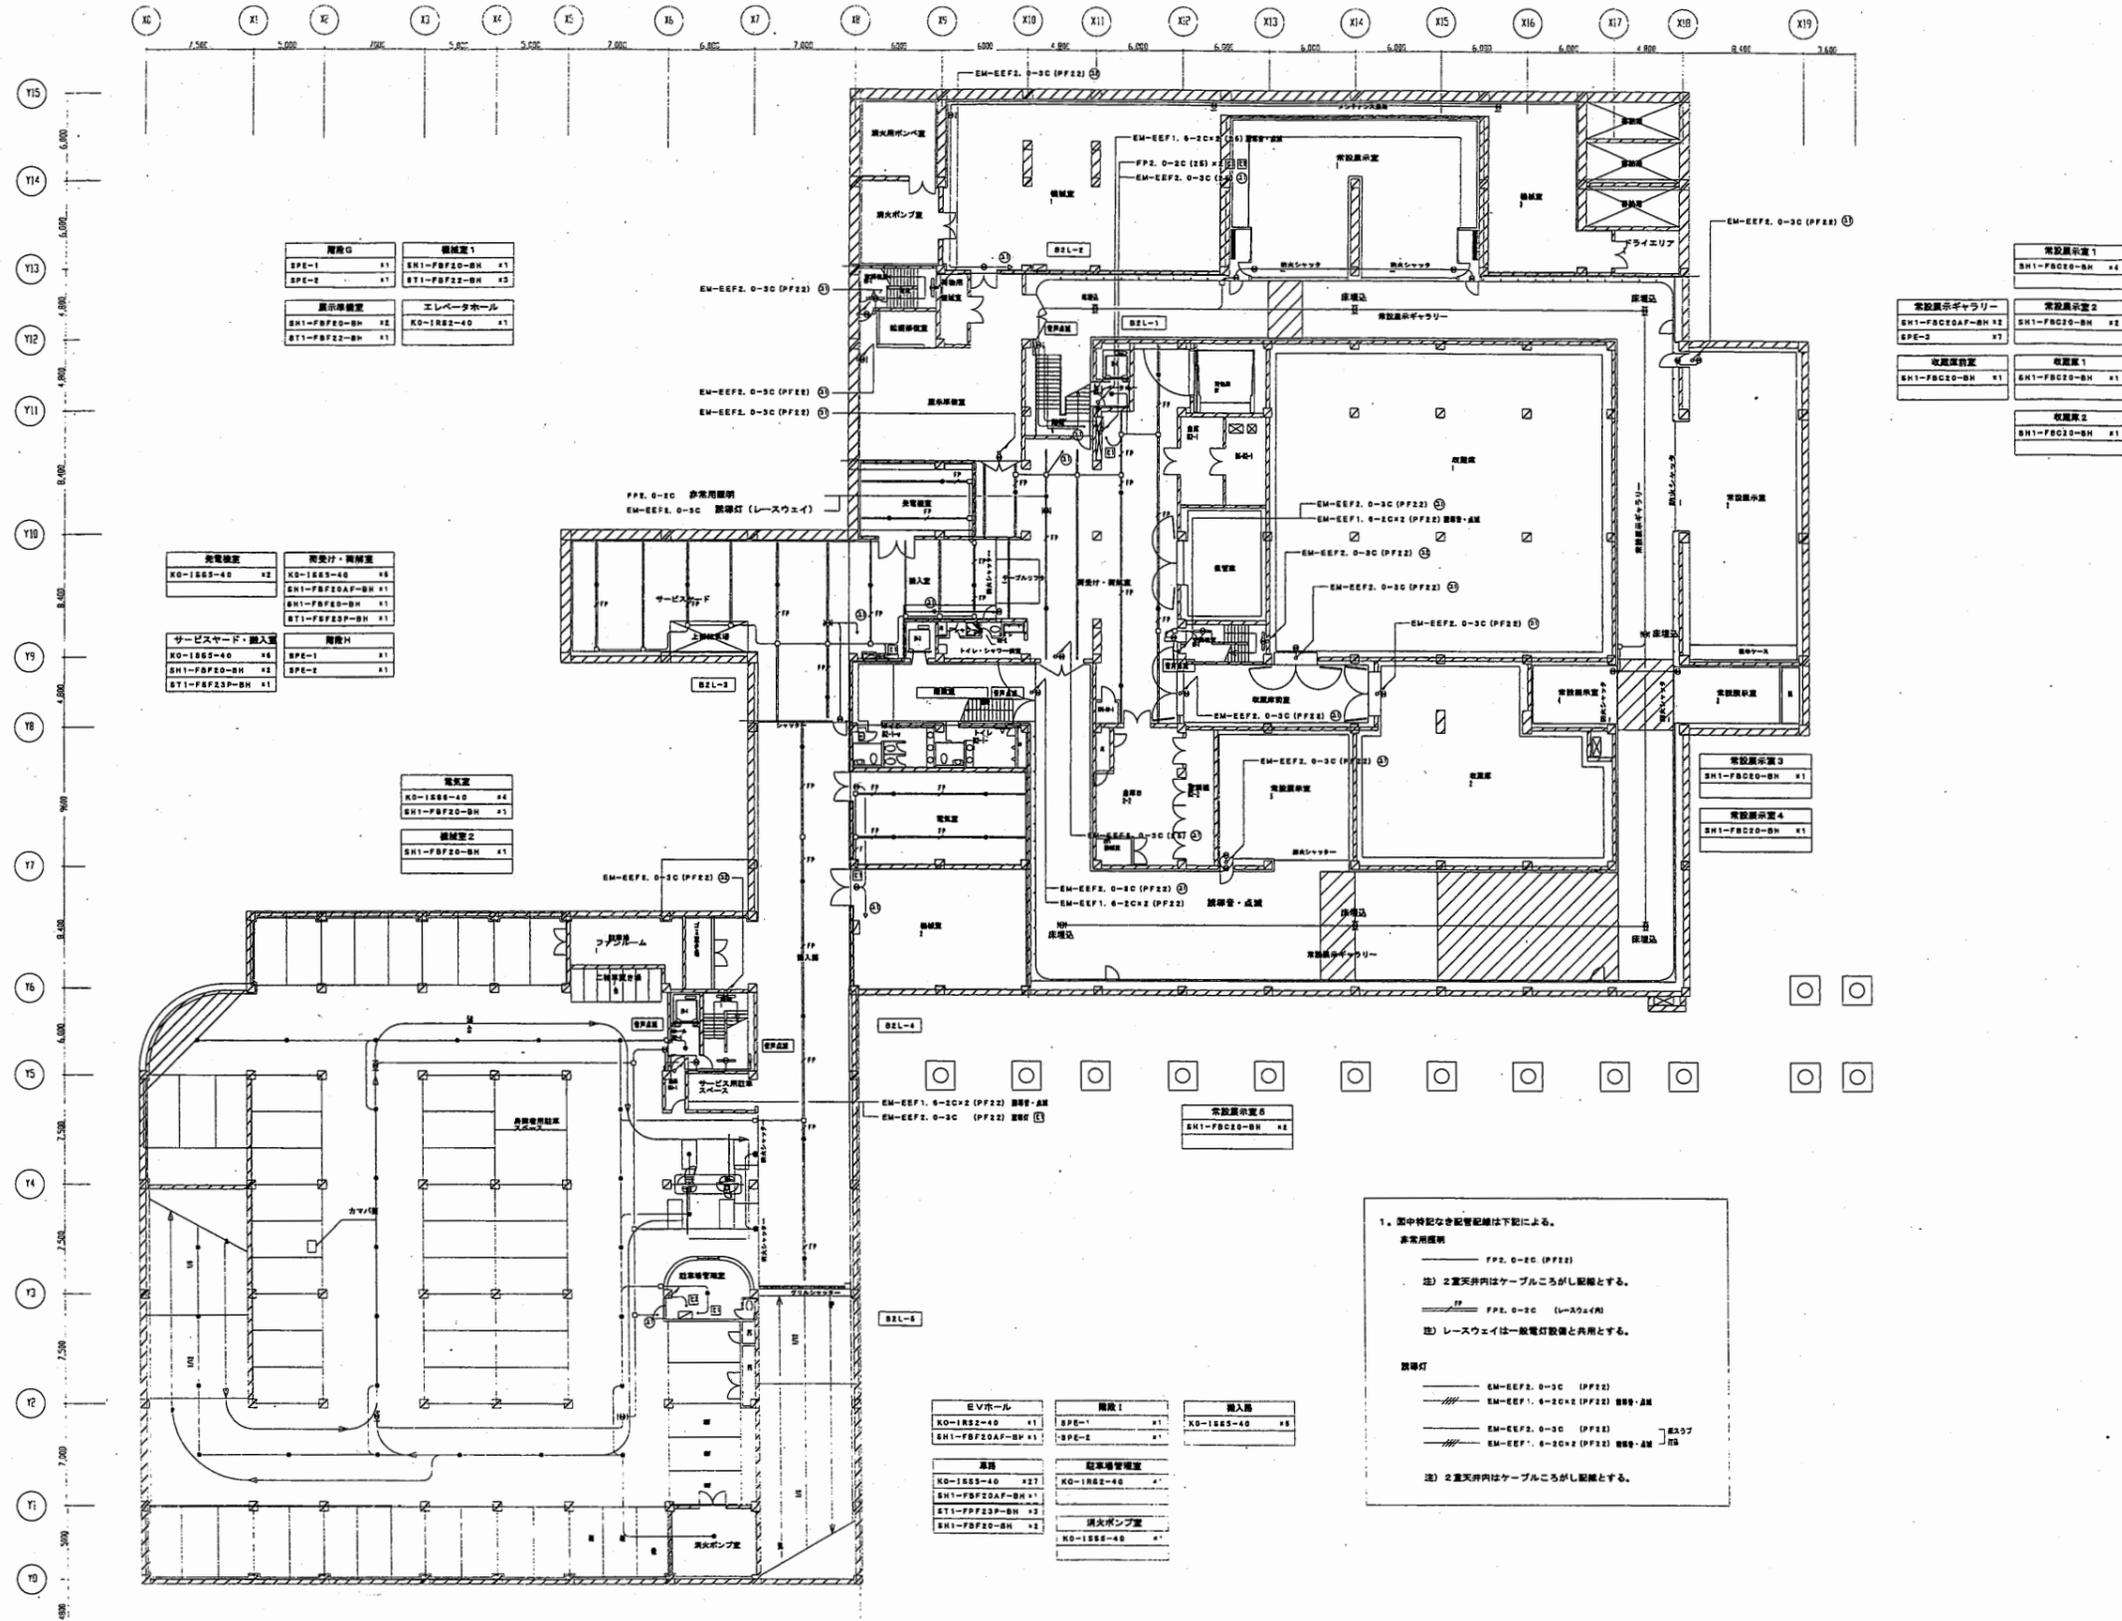


横須賀美術館

工事名	中央図書館ほか9か所 建築基準法第12条定期点検業務委託			設計者資格 氏名	級建築士登録第 _____ 号			課長	主査等	担当者	横須賀市 財務部 FM推進課
図面名称	地下2階非常用照明	図番	縮尺	N.S.	作図	平成	年	月	日		

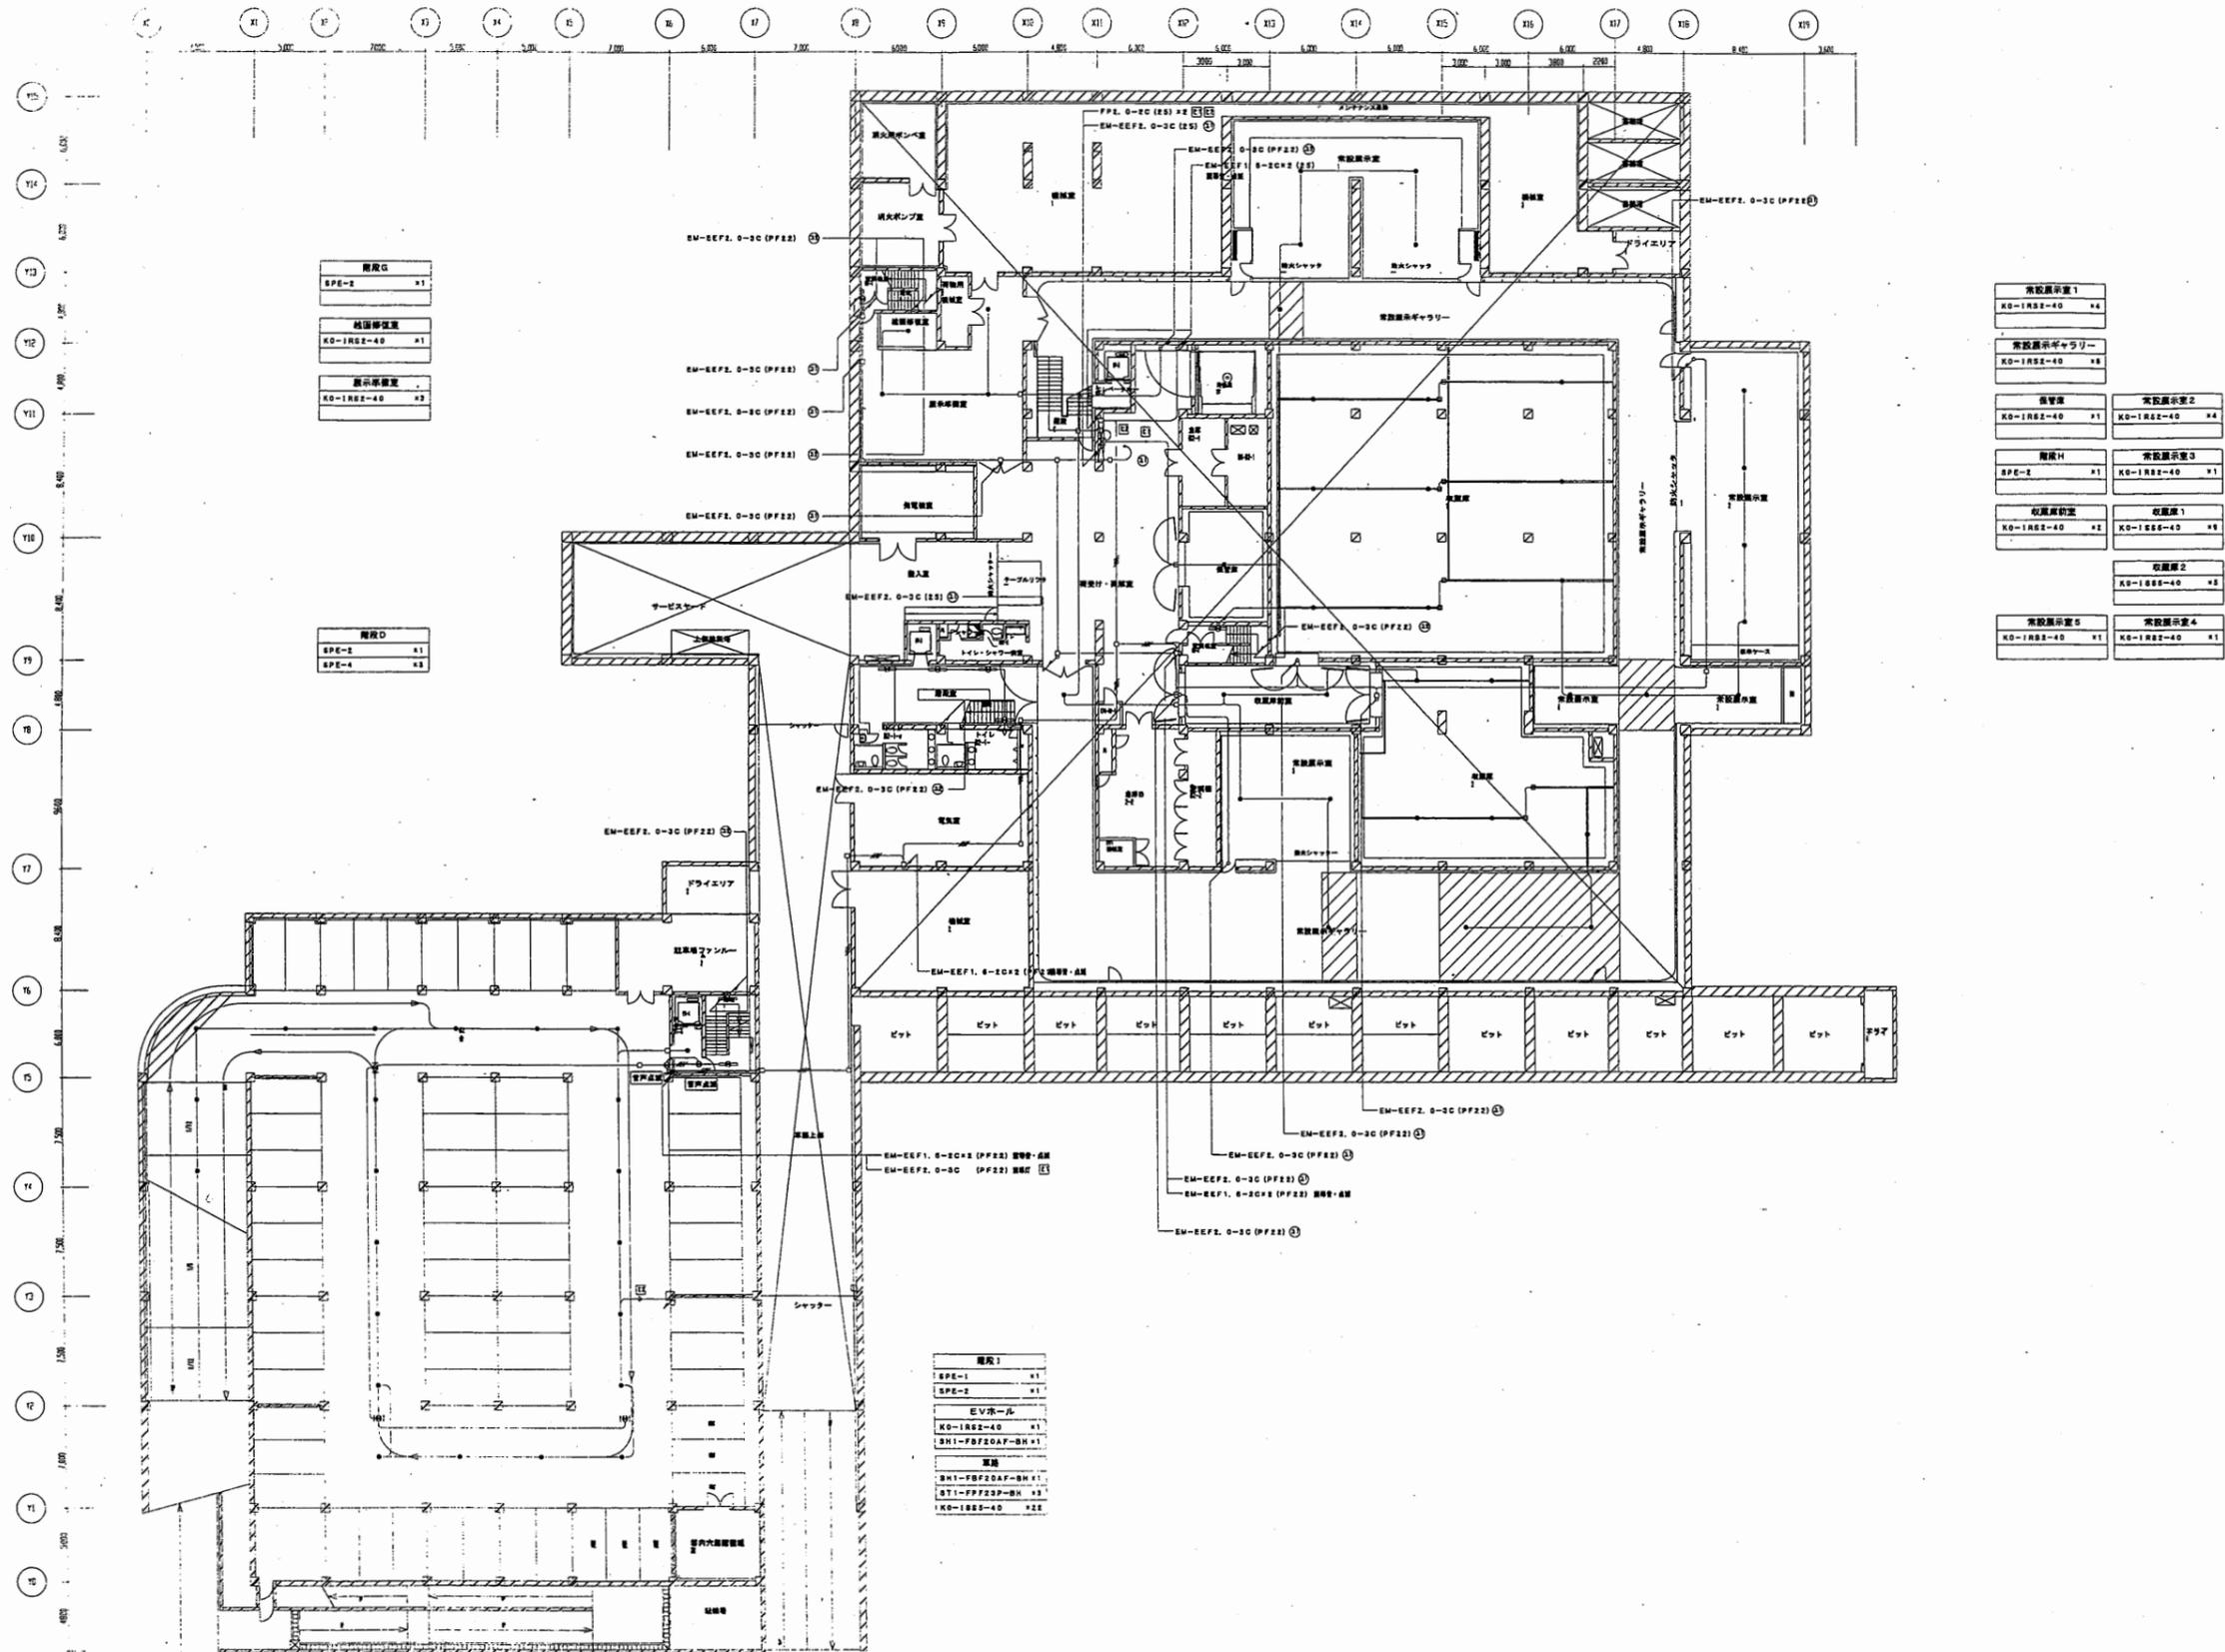


横須賀美術館

工事名	中央図書館ほか9か所 建築基準法第12条定期点検業務委託		設計者資格 氏名	級建築士登録第	号	課長	主査等	担当者	横須賀市 財務部 FM推進課
図面名称	地下1階非常用照明	図番	縮尺	作図	平成 年 月 日				

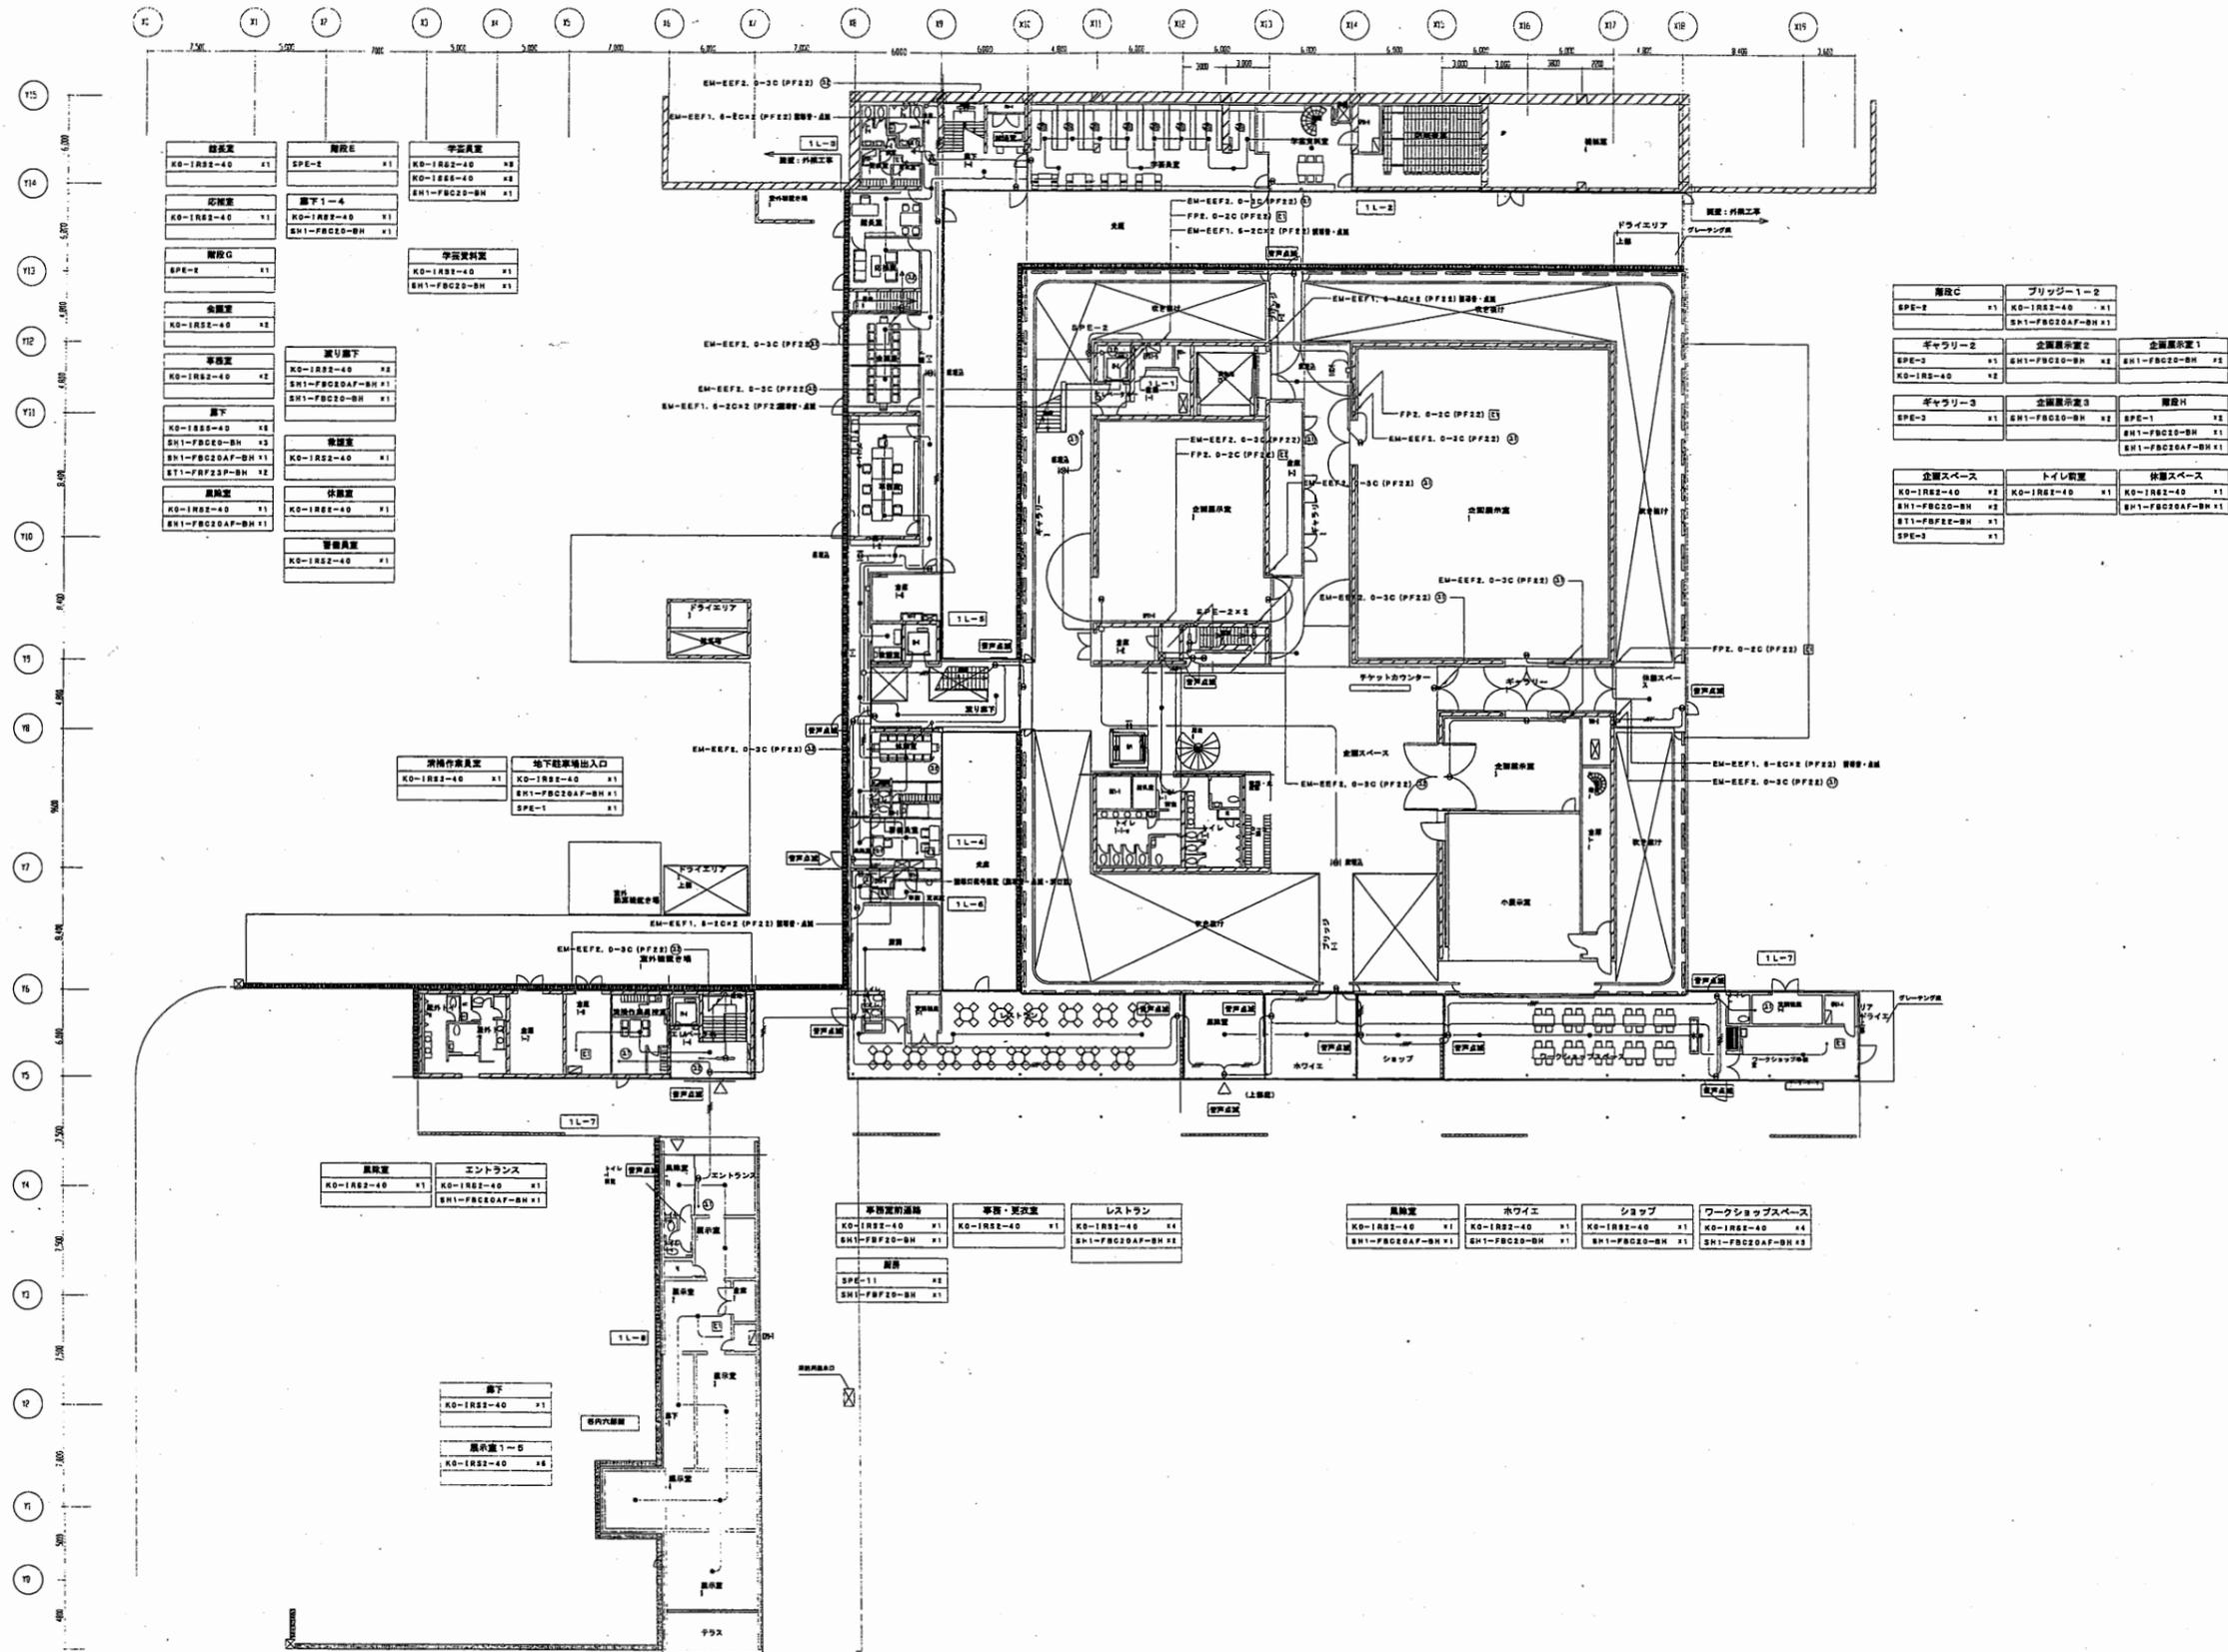


横須賀美術館

工事名	中央図書館ほか9か所 建築基準法第12条定期点検業務委託		設計者資格 氏名	級建築士登録第 _____ 号		課長	主査等	担当者	横須賀市 財務部 FM推進課
図面名称	1階非常用照明	図番	縮尺	N.S.	作図	平成	年	月	

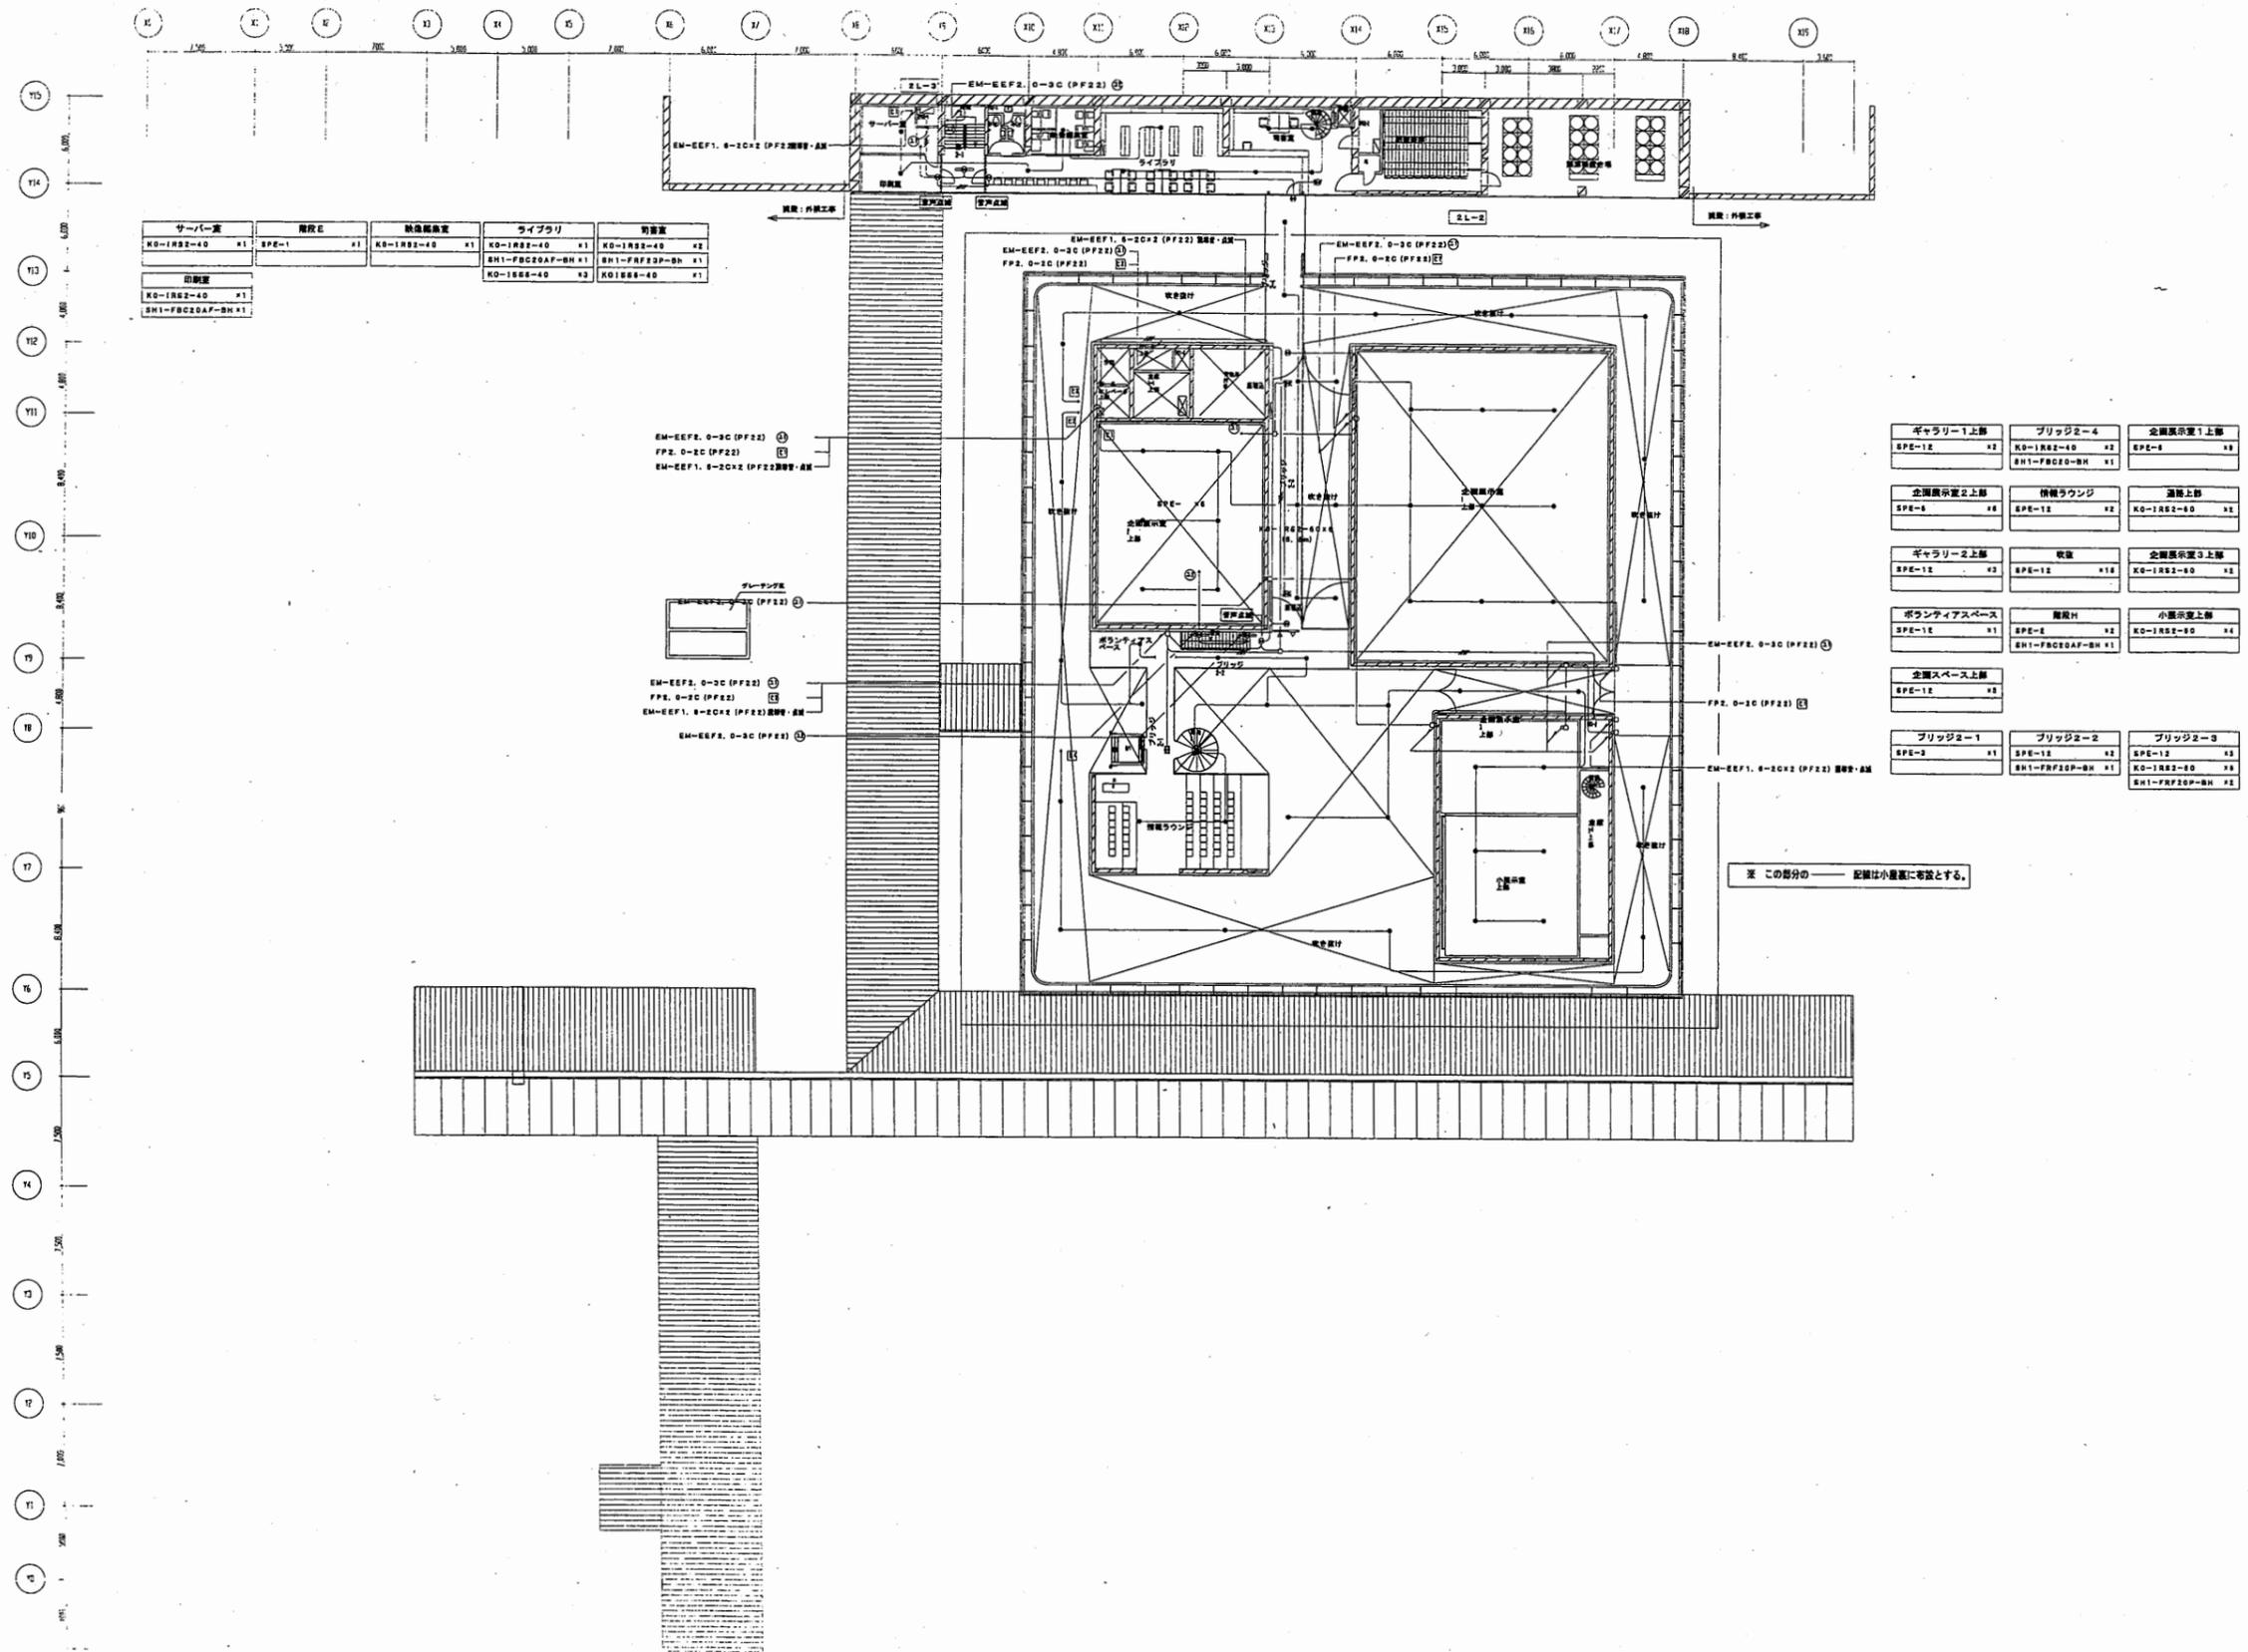


横須賀美術館

工事名	中央図書館ほか9か所 建築基準法第12条定期点検業務委託			設計者資格 氏名	級建築士登録第 _____ 号			課長	主査等	担当者	横須賀市 財務部 FM推進課
図面名称	2階非常用照明	図番	縮尺	N.S.	作図	平成	年	月	日		

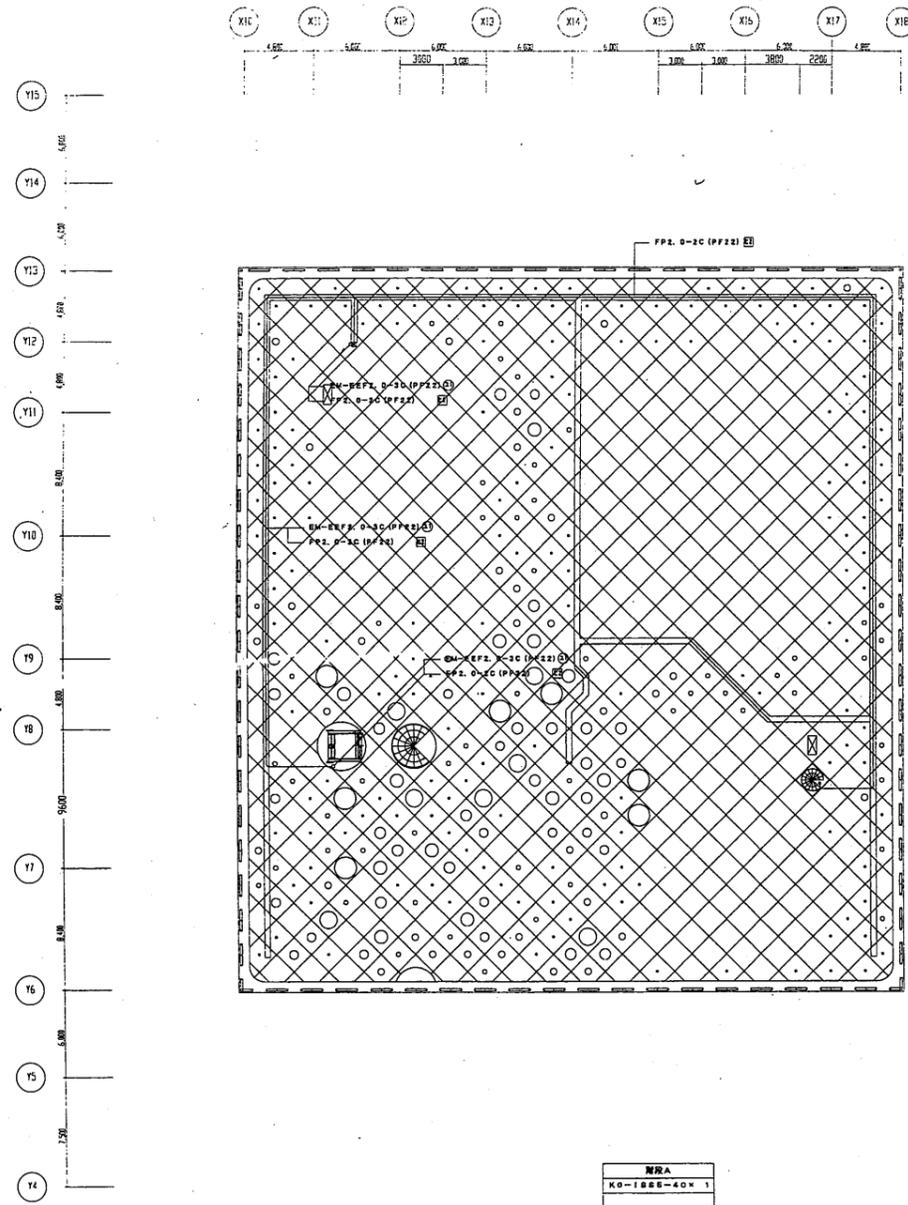

小屋裏平面図

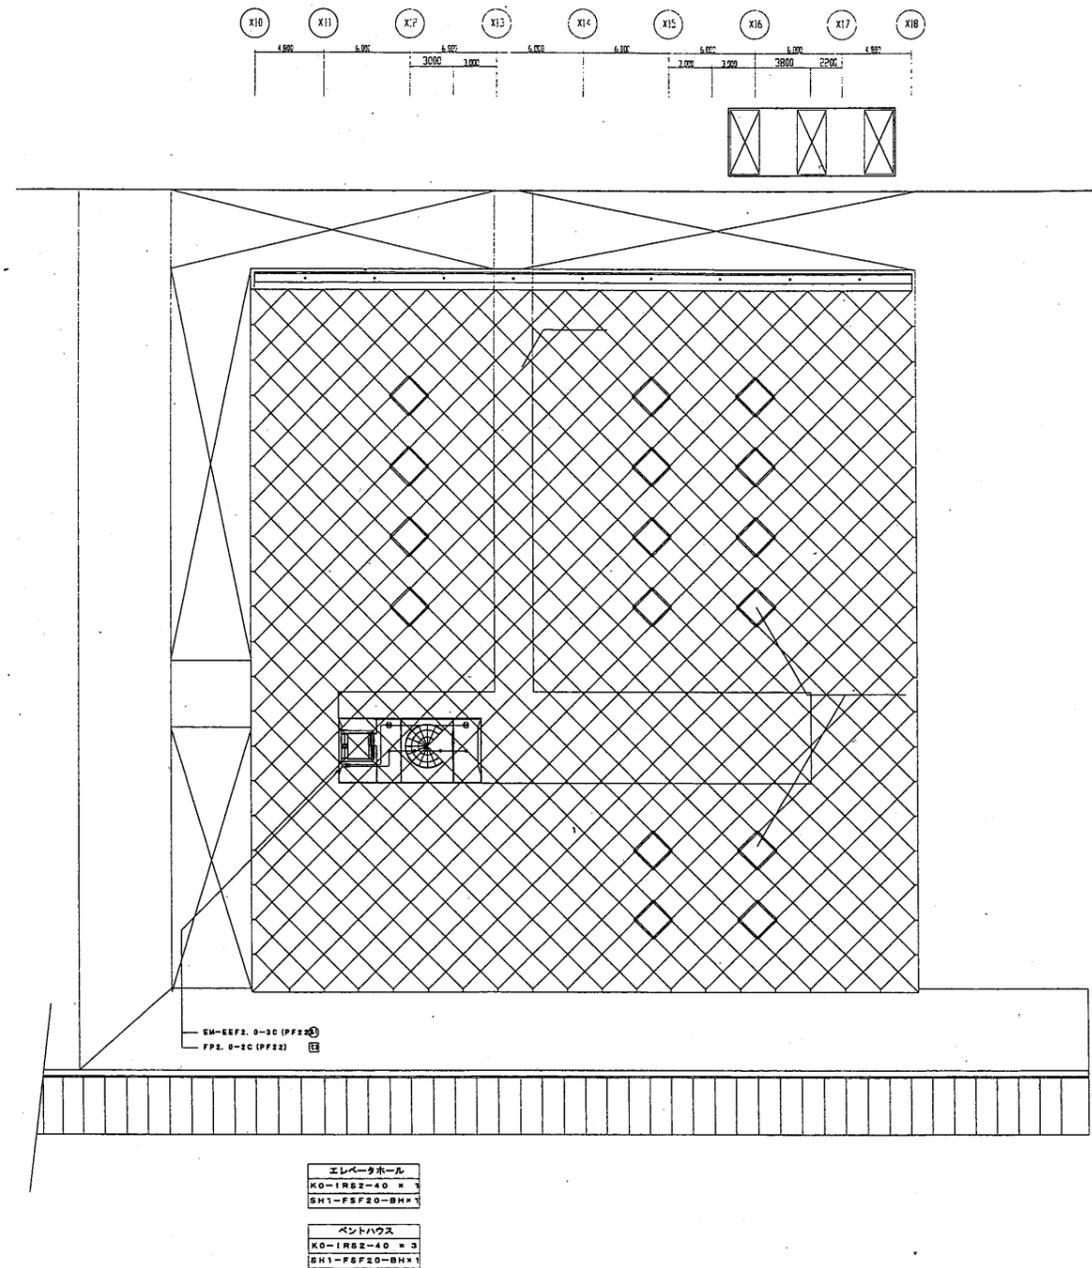

建屋立面

横須賀美術館

工事名	中央図書館ほか9か所 建築基準法第12条定期点検業務委託		設計者資格 氏名	級建築士登録第 _____ 号			課長	主査等	担当者	横須賀市 財務部 FM推進課
図面名称	小屋裏・屋根非常用照明	図番	縮尺	N.S.	作図	平成 年 月 日				

A3 A4





市立明浜小学校

至：京急久里浜駅


横須賀市教育研究所
横須賀市久里浜6丁目14番3号

案内図

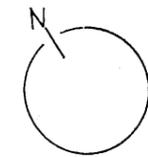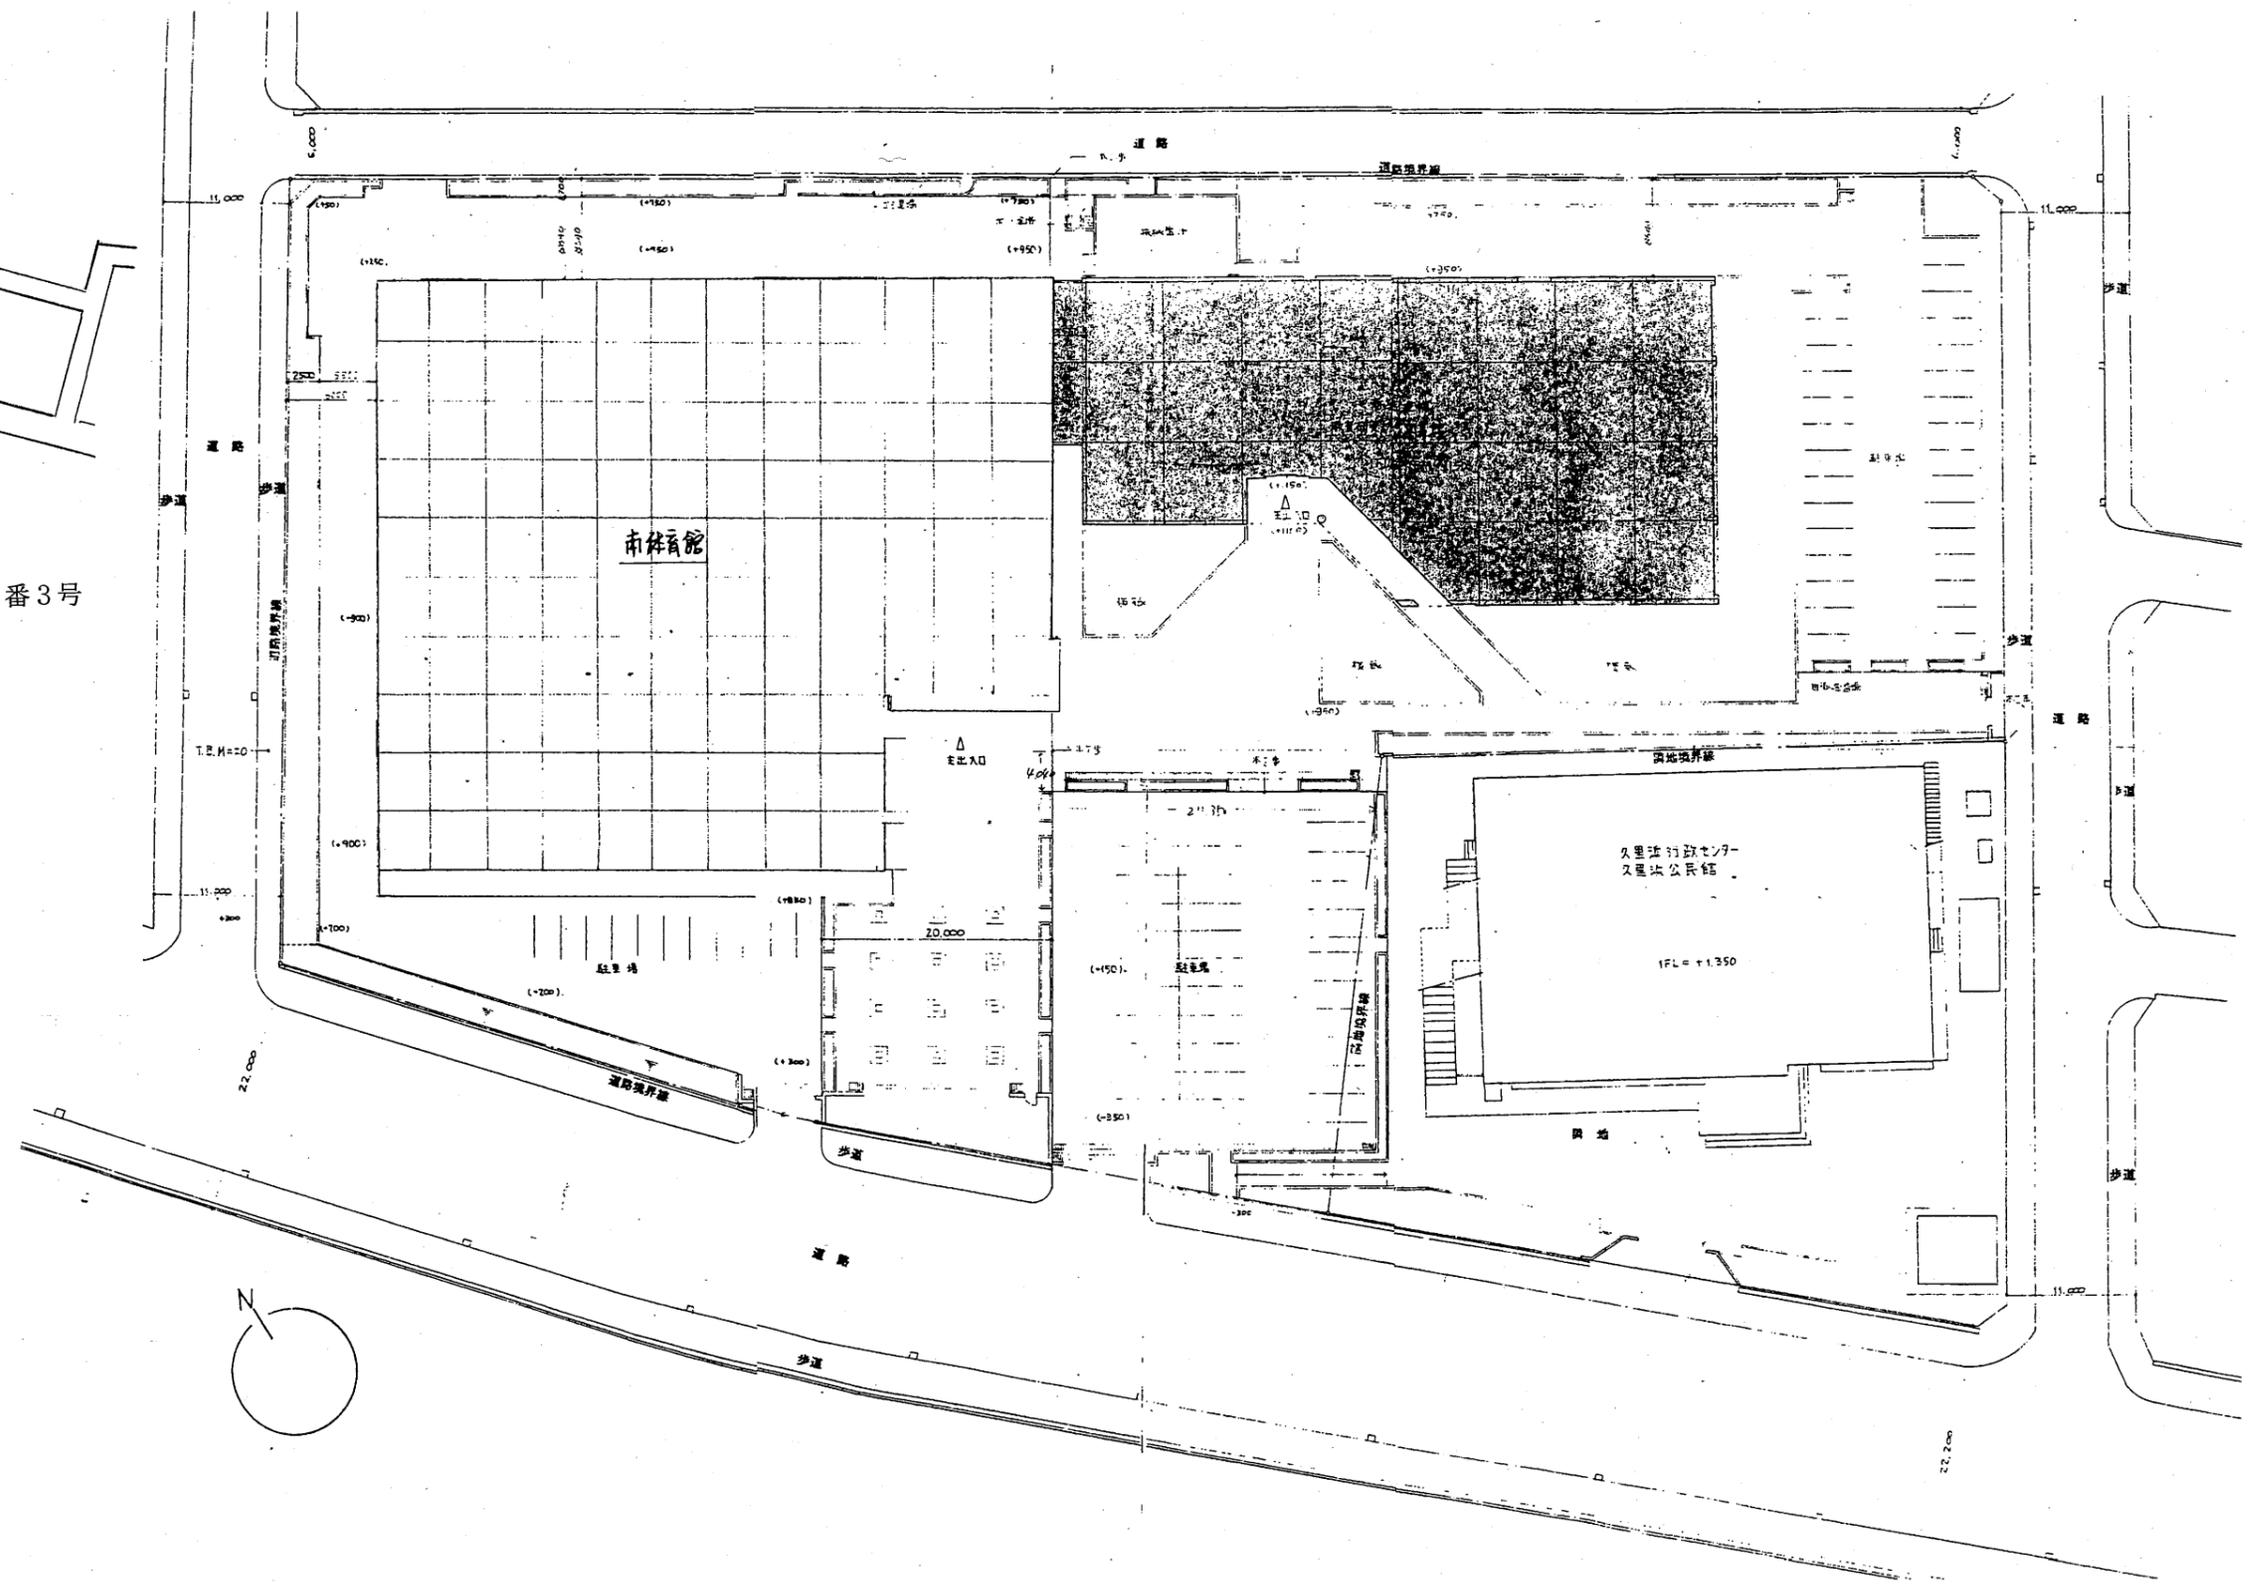


教育研究所

工事名	中央図書館ほか9か所 建築基準法第12条定期点検業務委託			設計者資格 氏名	級建築士登録第 _____ 号			課長	主査等	担当者	横須賀市 財務部 FM推進課
図面名称	案内・配置図	図番	縮尺	1:600	作図	平成	年	月	日		

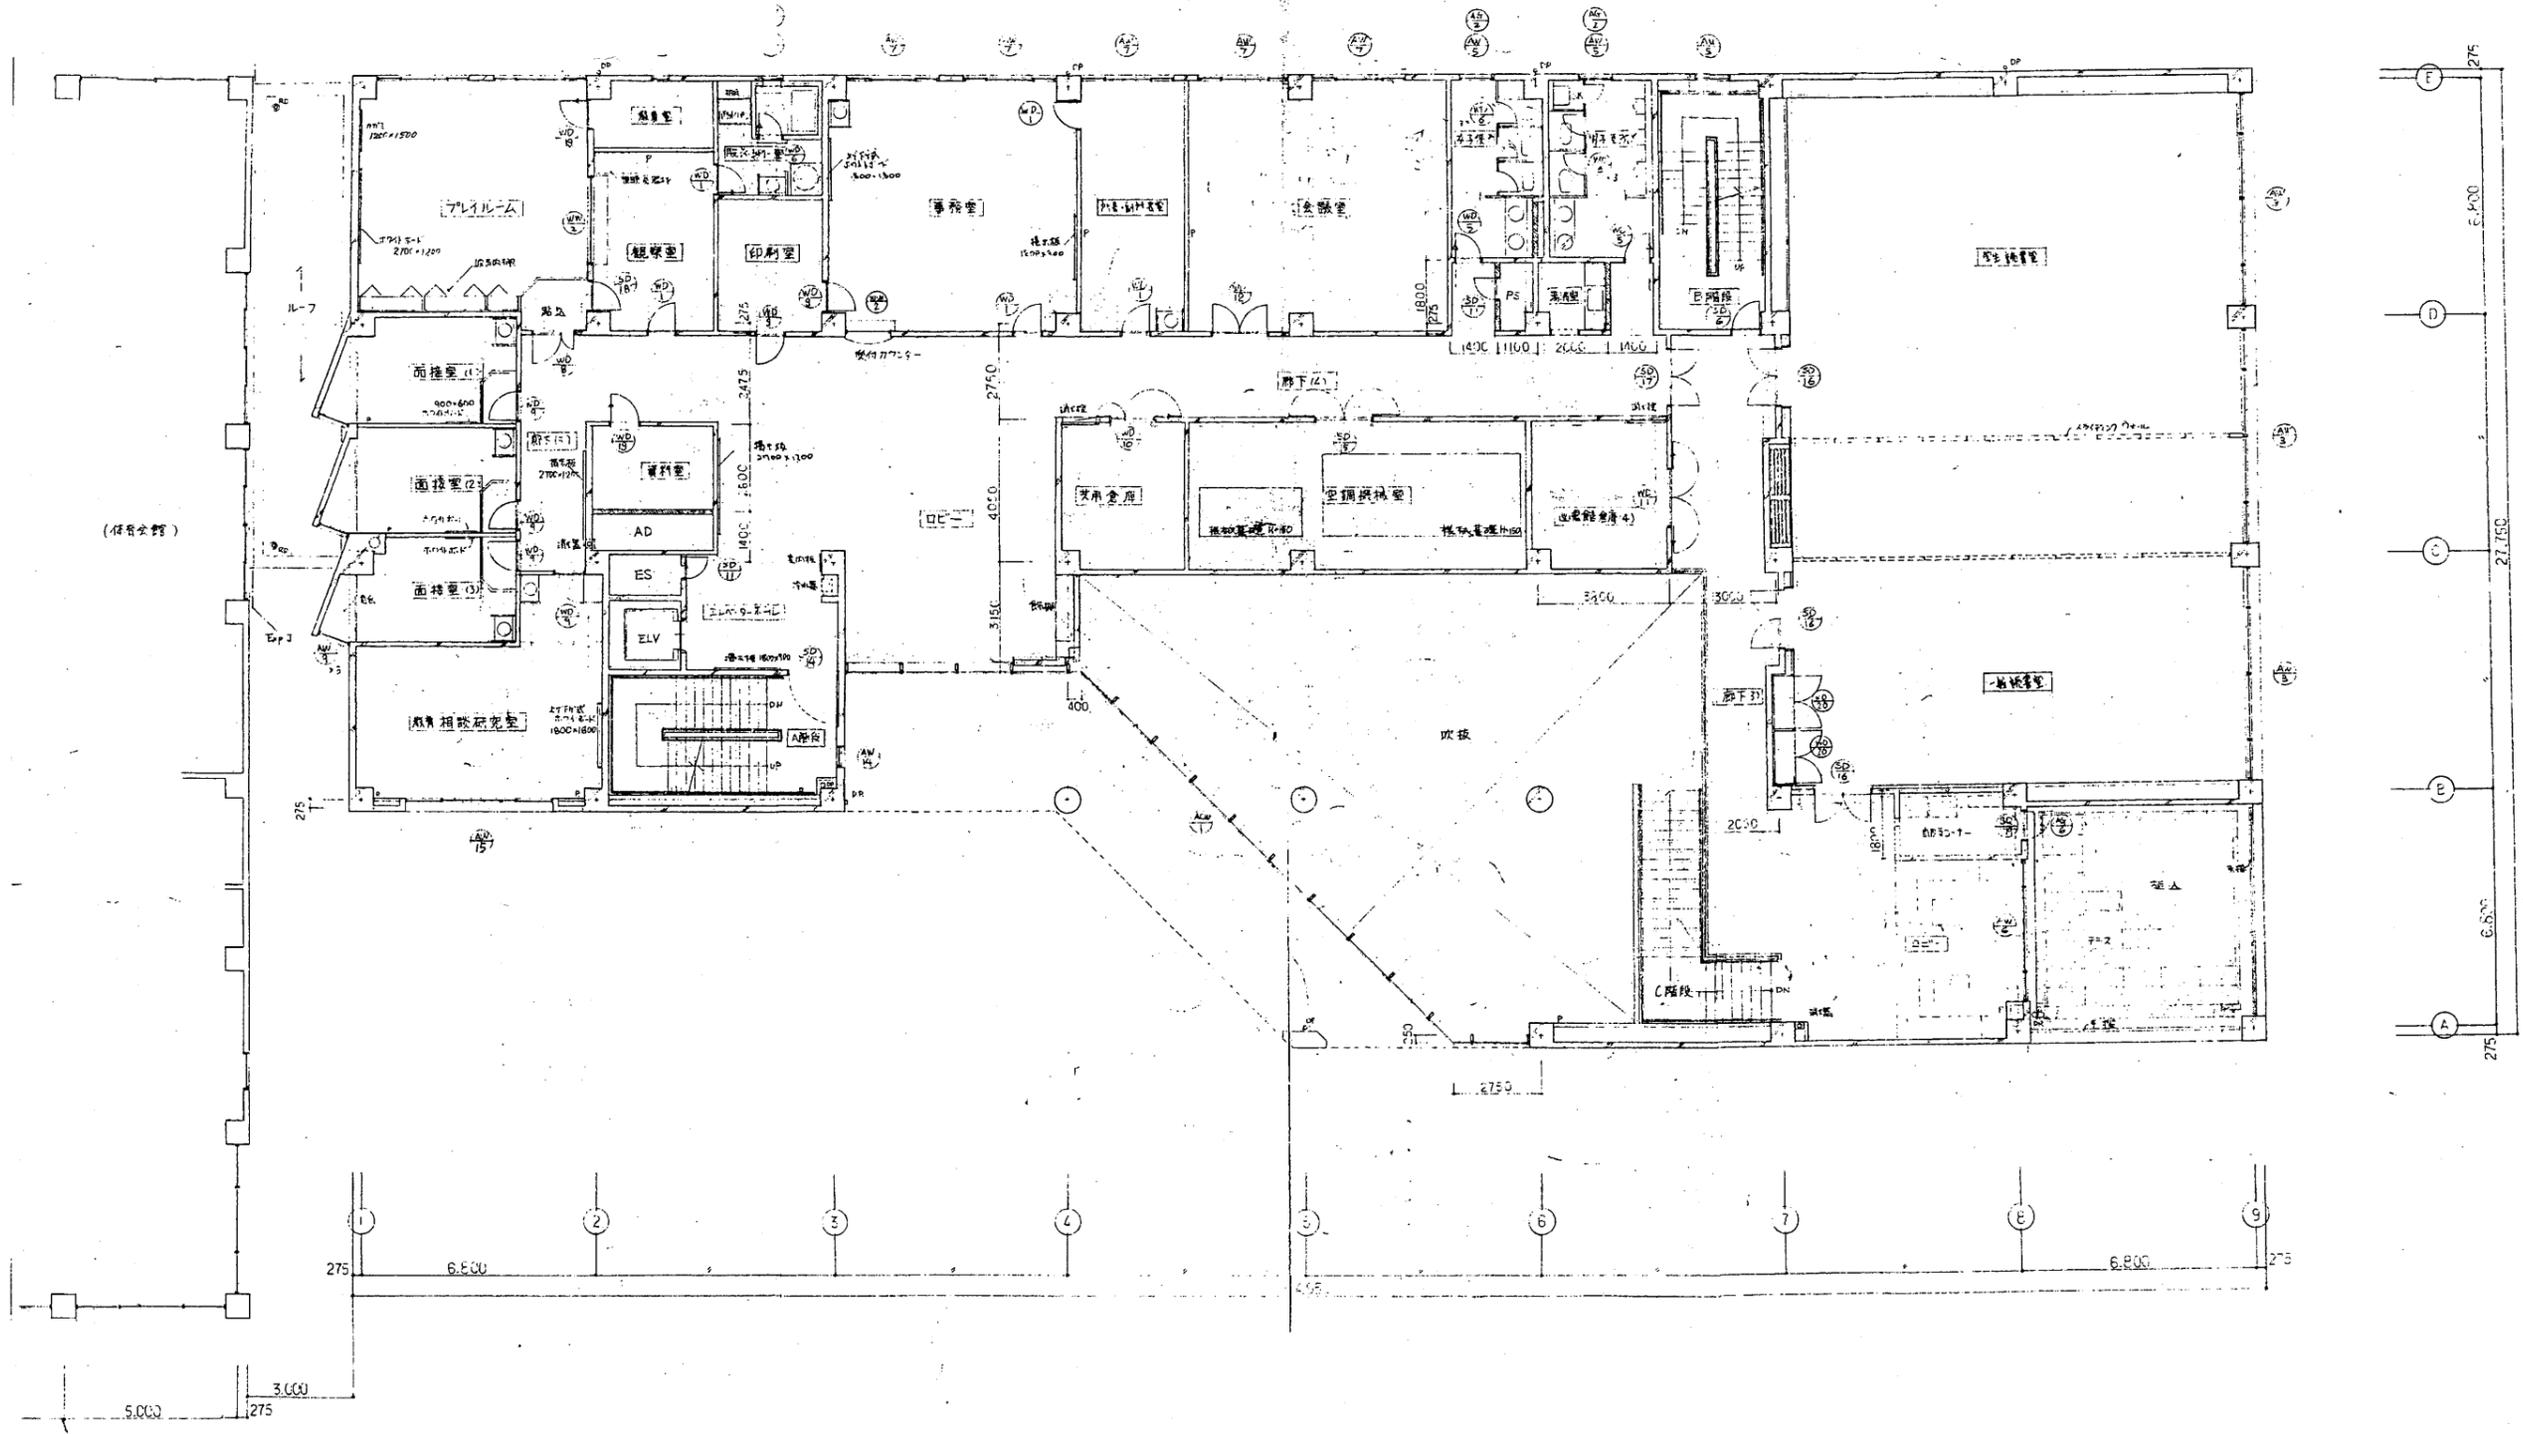


教育研究所

工事名	中央図書館ほか9か所 建築基準法第12条定期点検業務委託		設計者資格 氏名	級建築士登録第 _____ 号			課長	主査等	担当者	横須賀市 財務部 FM推進課
図面名称	2階平面図	図番	縮尺	1:200	作図	平成 年 月 日				

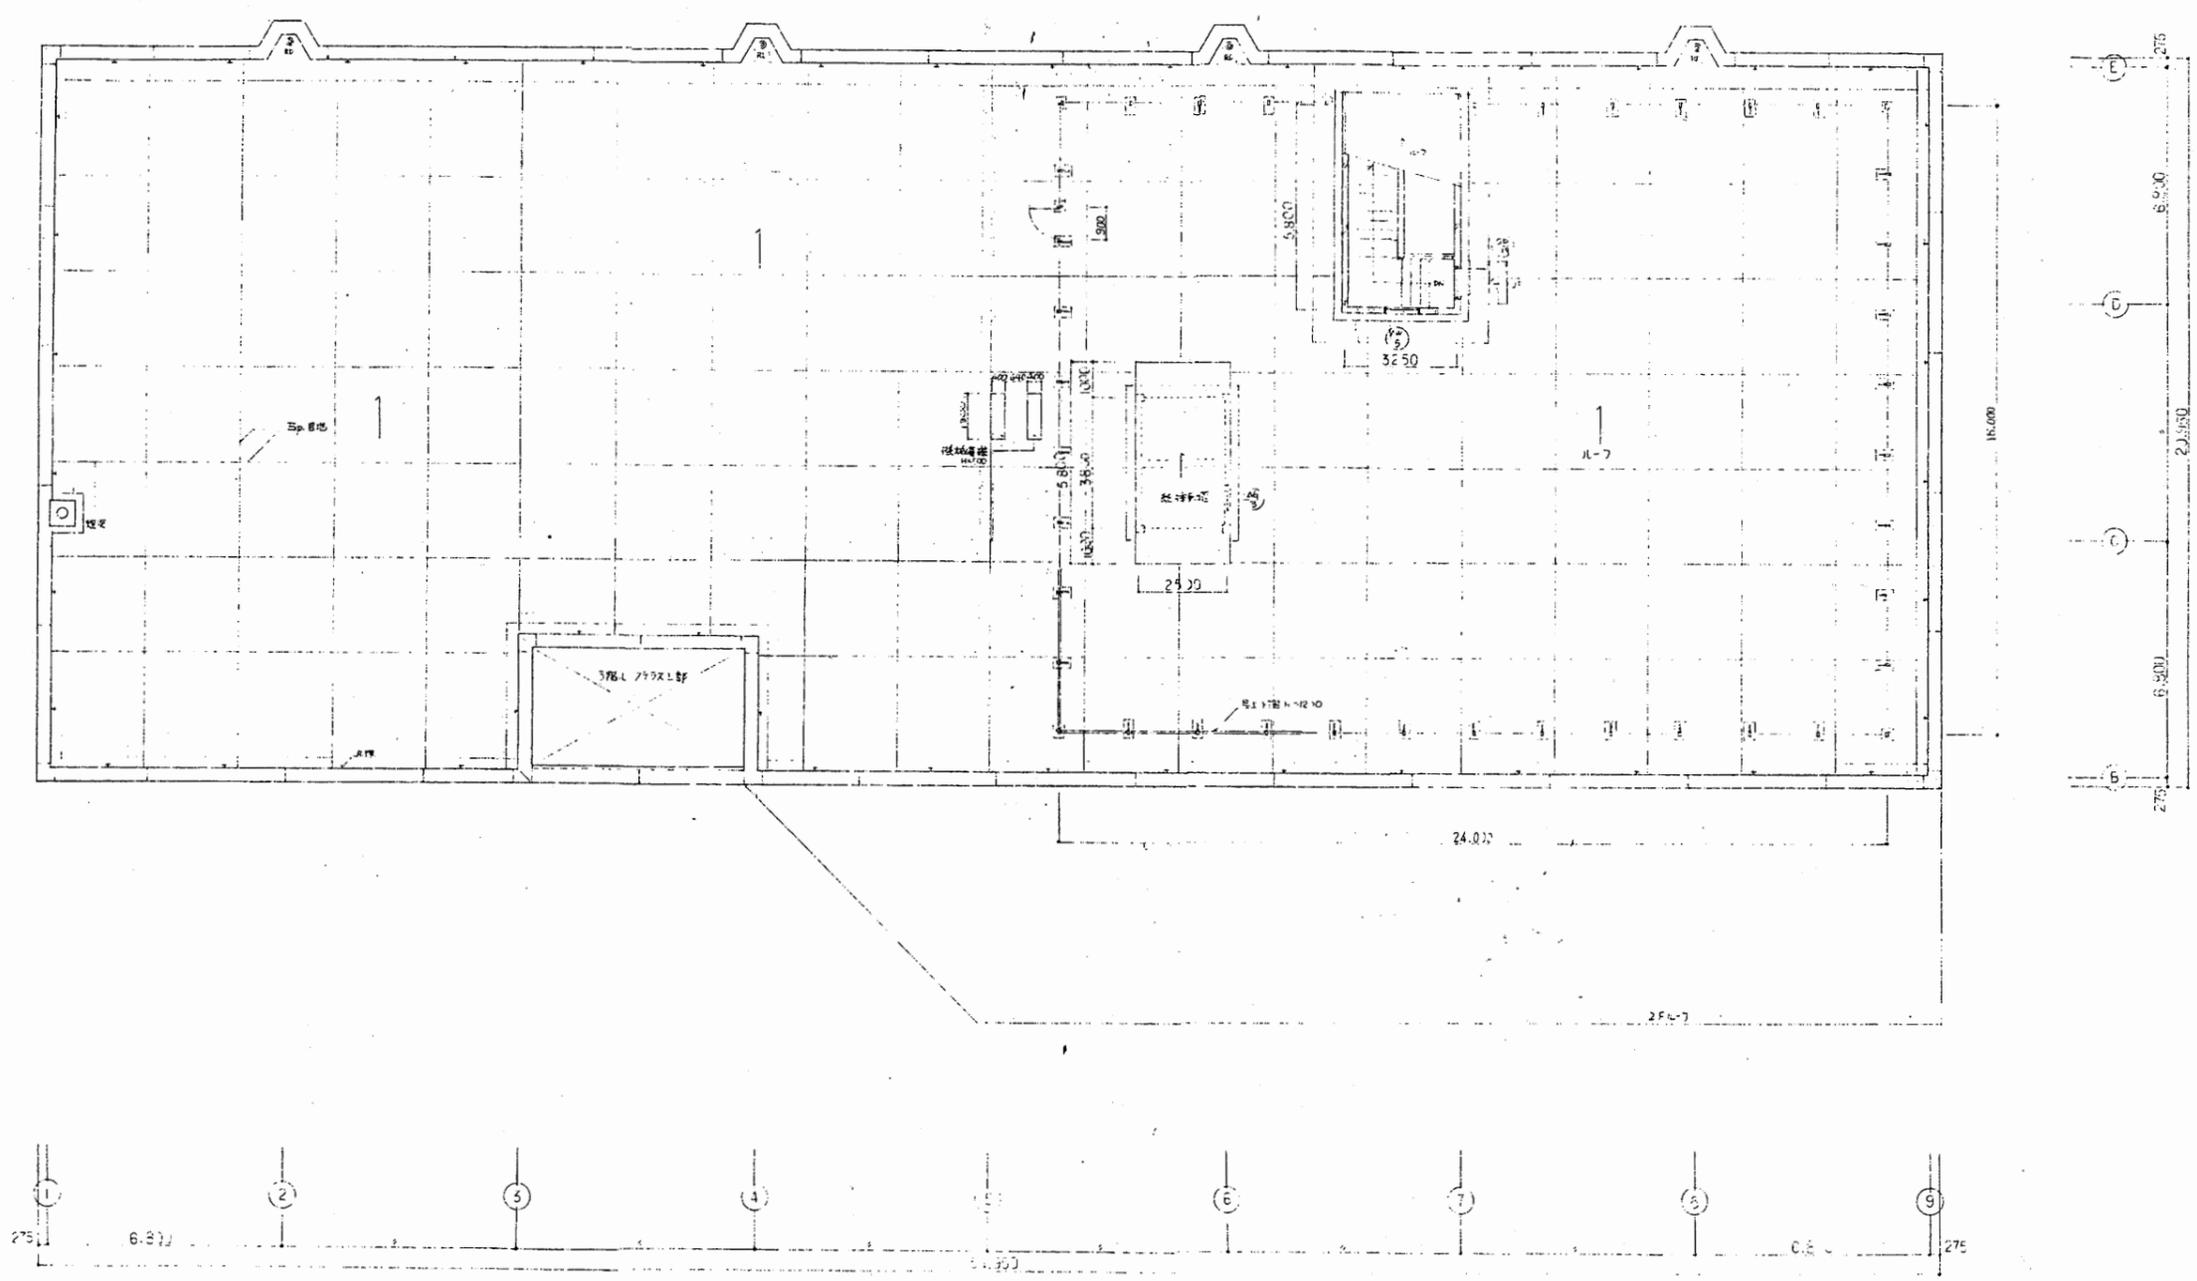


教育研究所

工事名	中央図書館ほか9か所 建築基準法第12条定期点検業務委託			設計者資格 氏名	級建築士登録第 号			課長	主査等	担当者	横須賀市 財務部 FM推進課
図面名称	R階平面図	図番	縮尺	1:200	作図	平成	年	月	日		

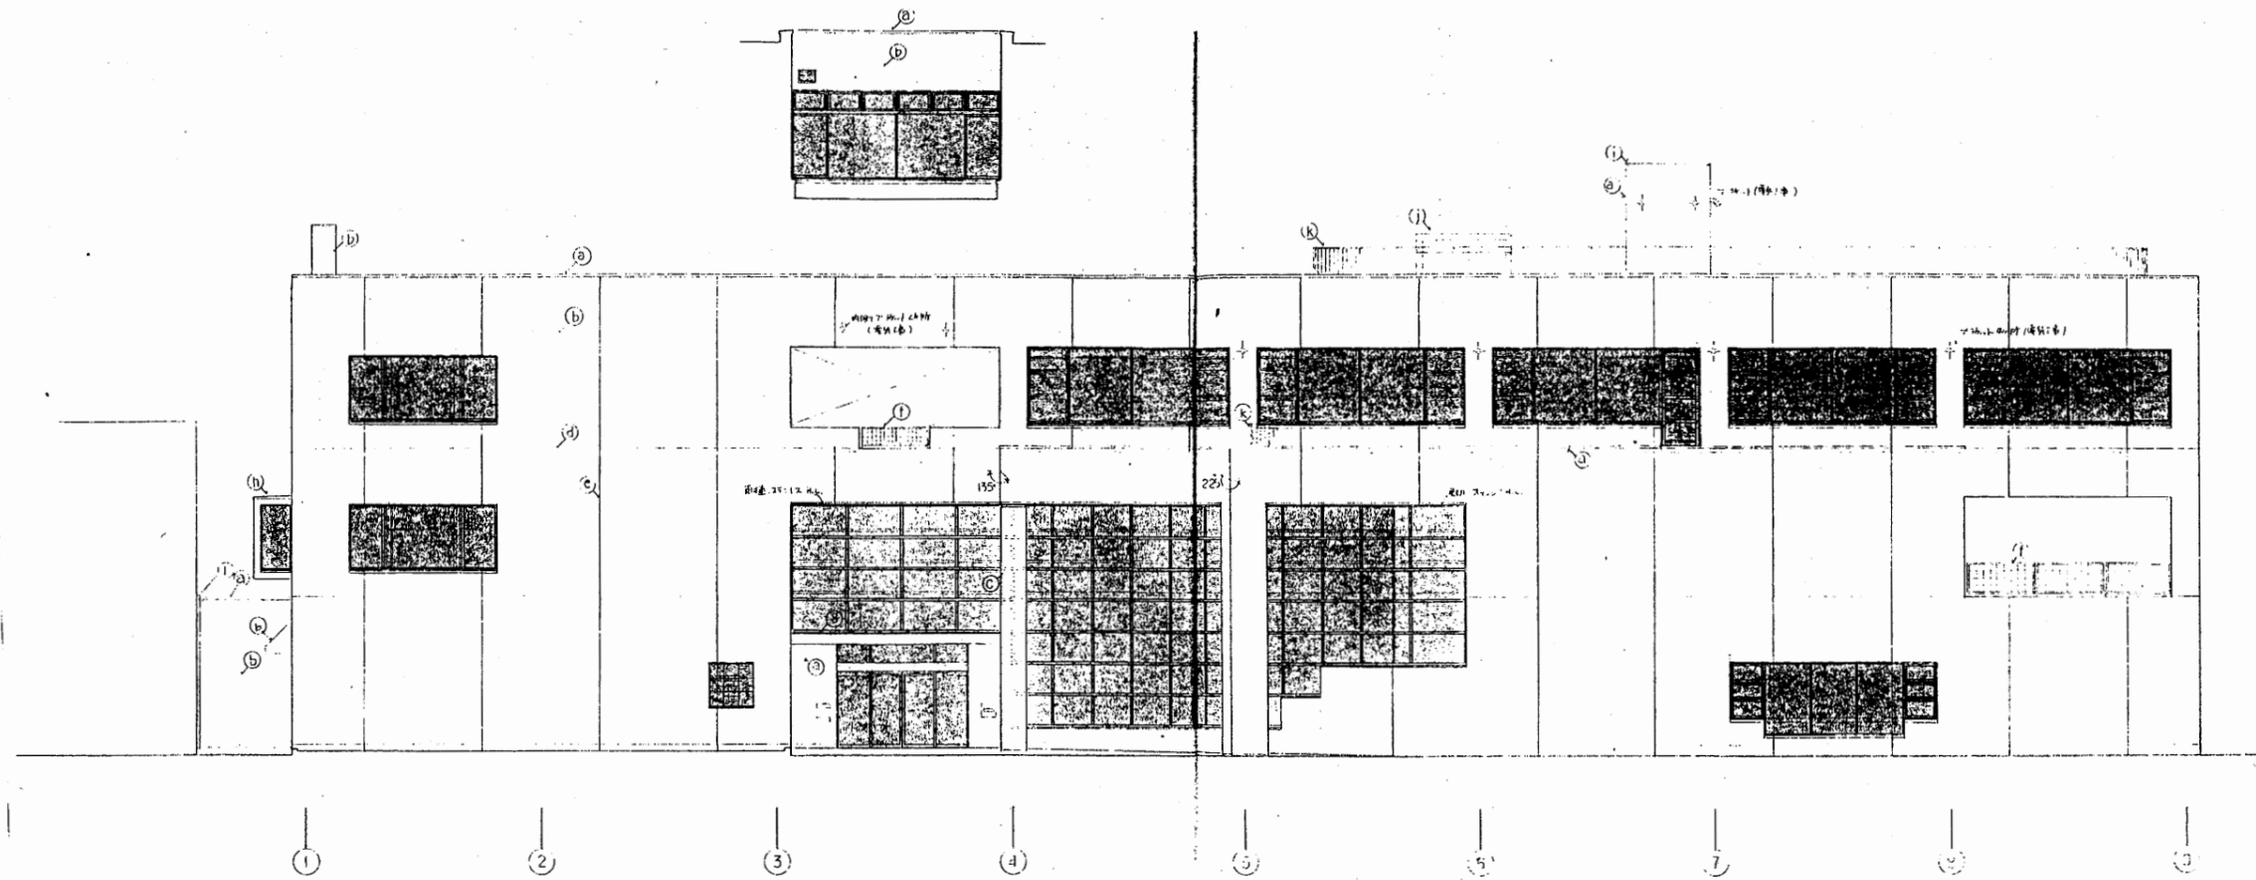


南側立面図

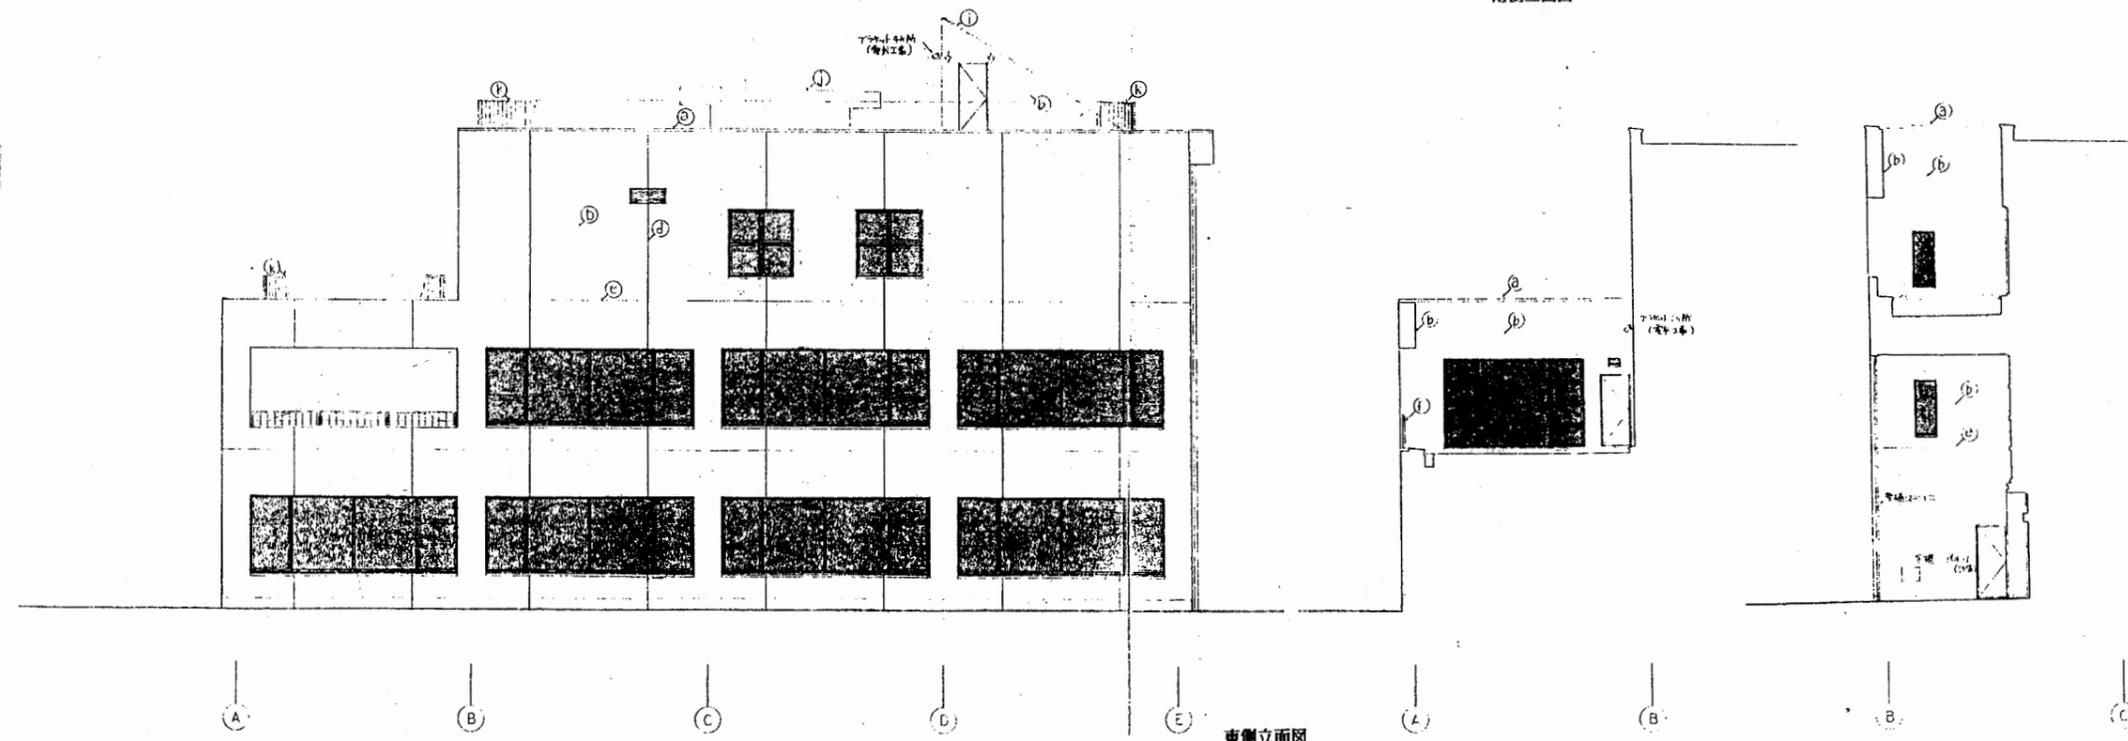


東側立面図

教育研究所


工事名	中央図書館ほか9か所 建築基準法第12条定期点検業務委託			設計者資格 氏名	級建築士登録第 _____ 号			課長	主査等	担当者	横須賀市 財務部 FM推進課
図面名称	立面図	図番		縮尺	1:200	作図	平成 年 月 日				

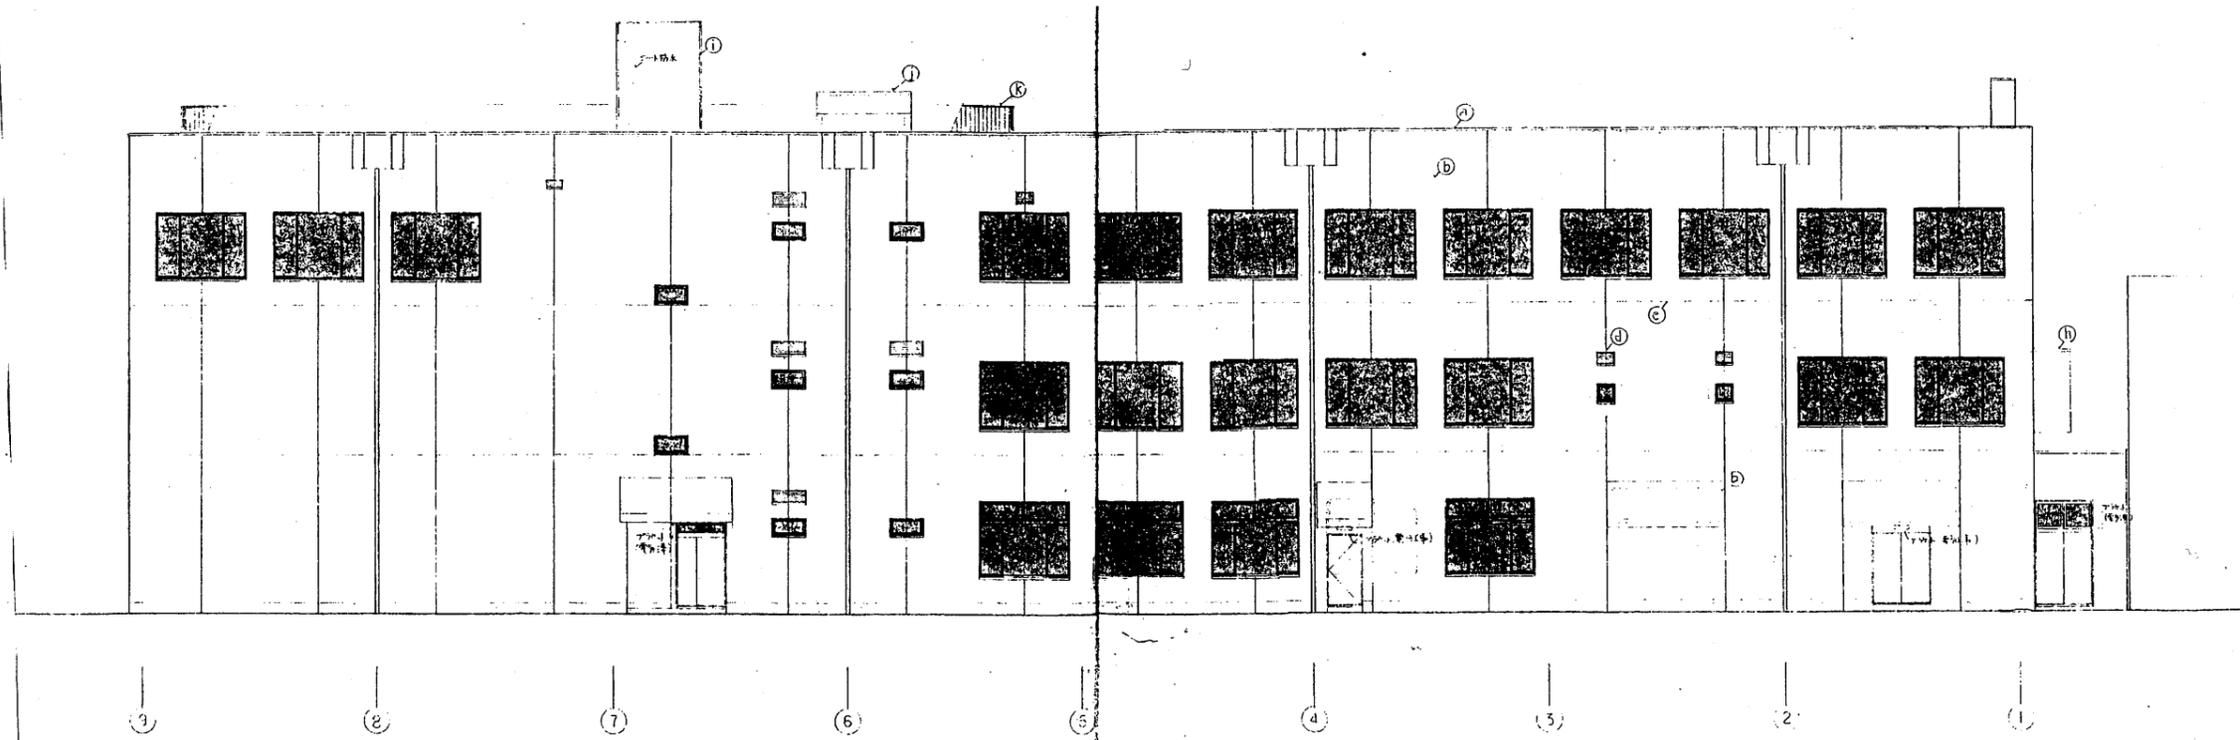

北側立面図

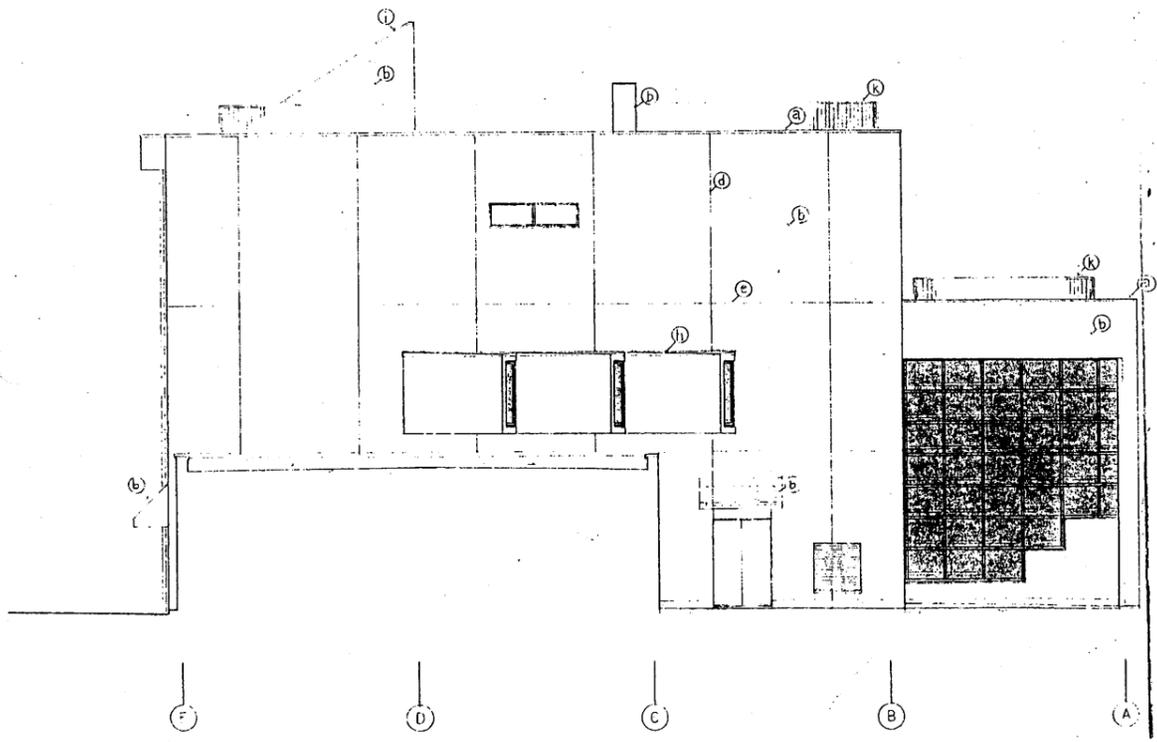


西側立面図

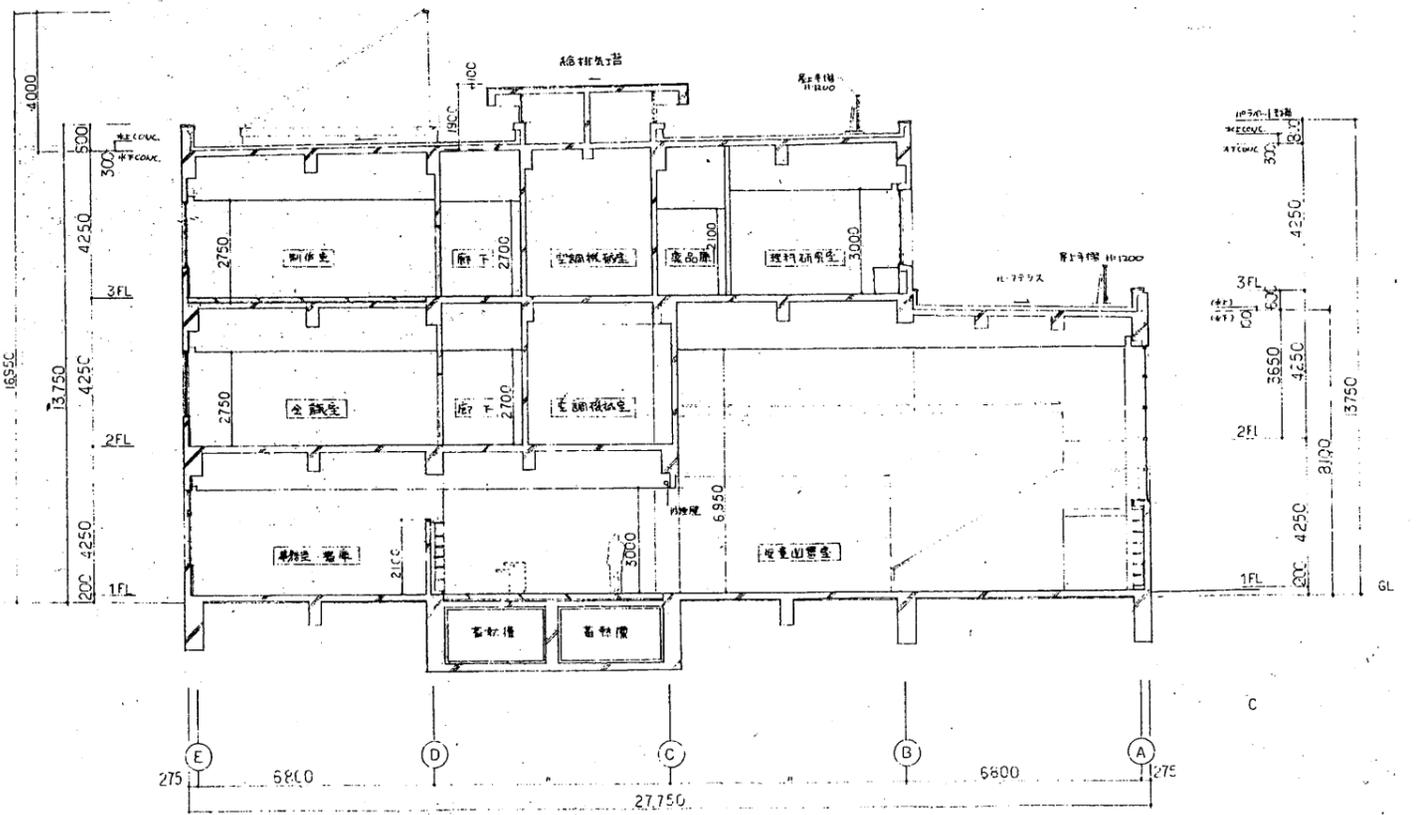

教育研究所


横須賀市
財務部 FM推進課

工事名	中央図書館ほか9か所 建築基準法第12条定期点検業務委託		設計者資格 氏名	級建築士登録第 _____ 号			課長	主査等	担当者
図面名称	立面図・断面図	図番	縮尺	1:200	作図	平成 年 月 日			

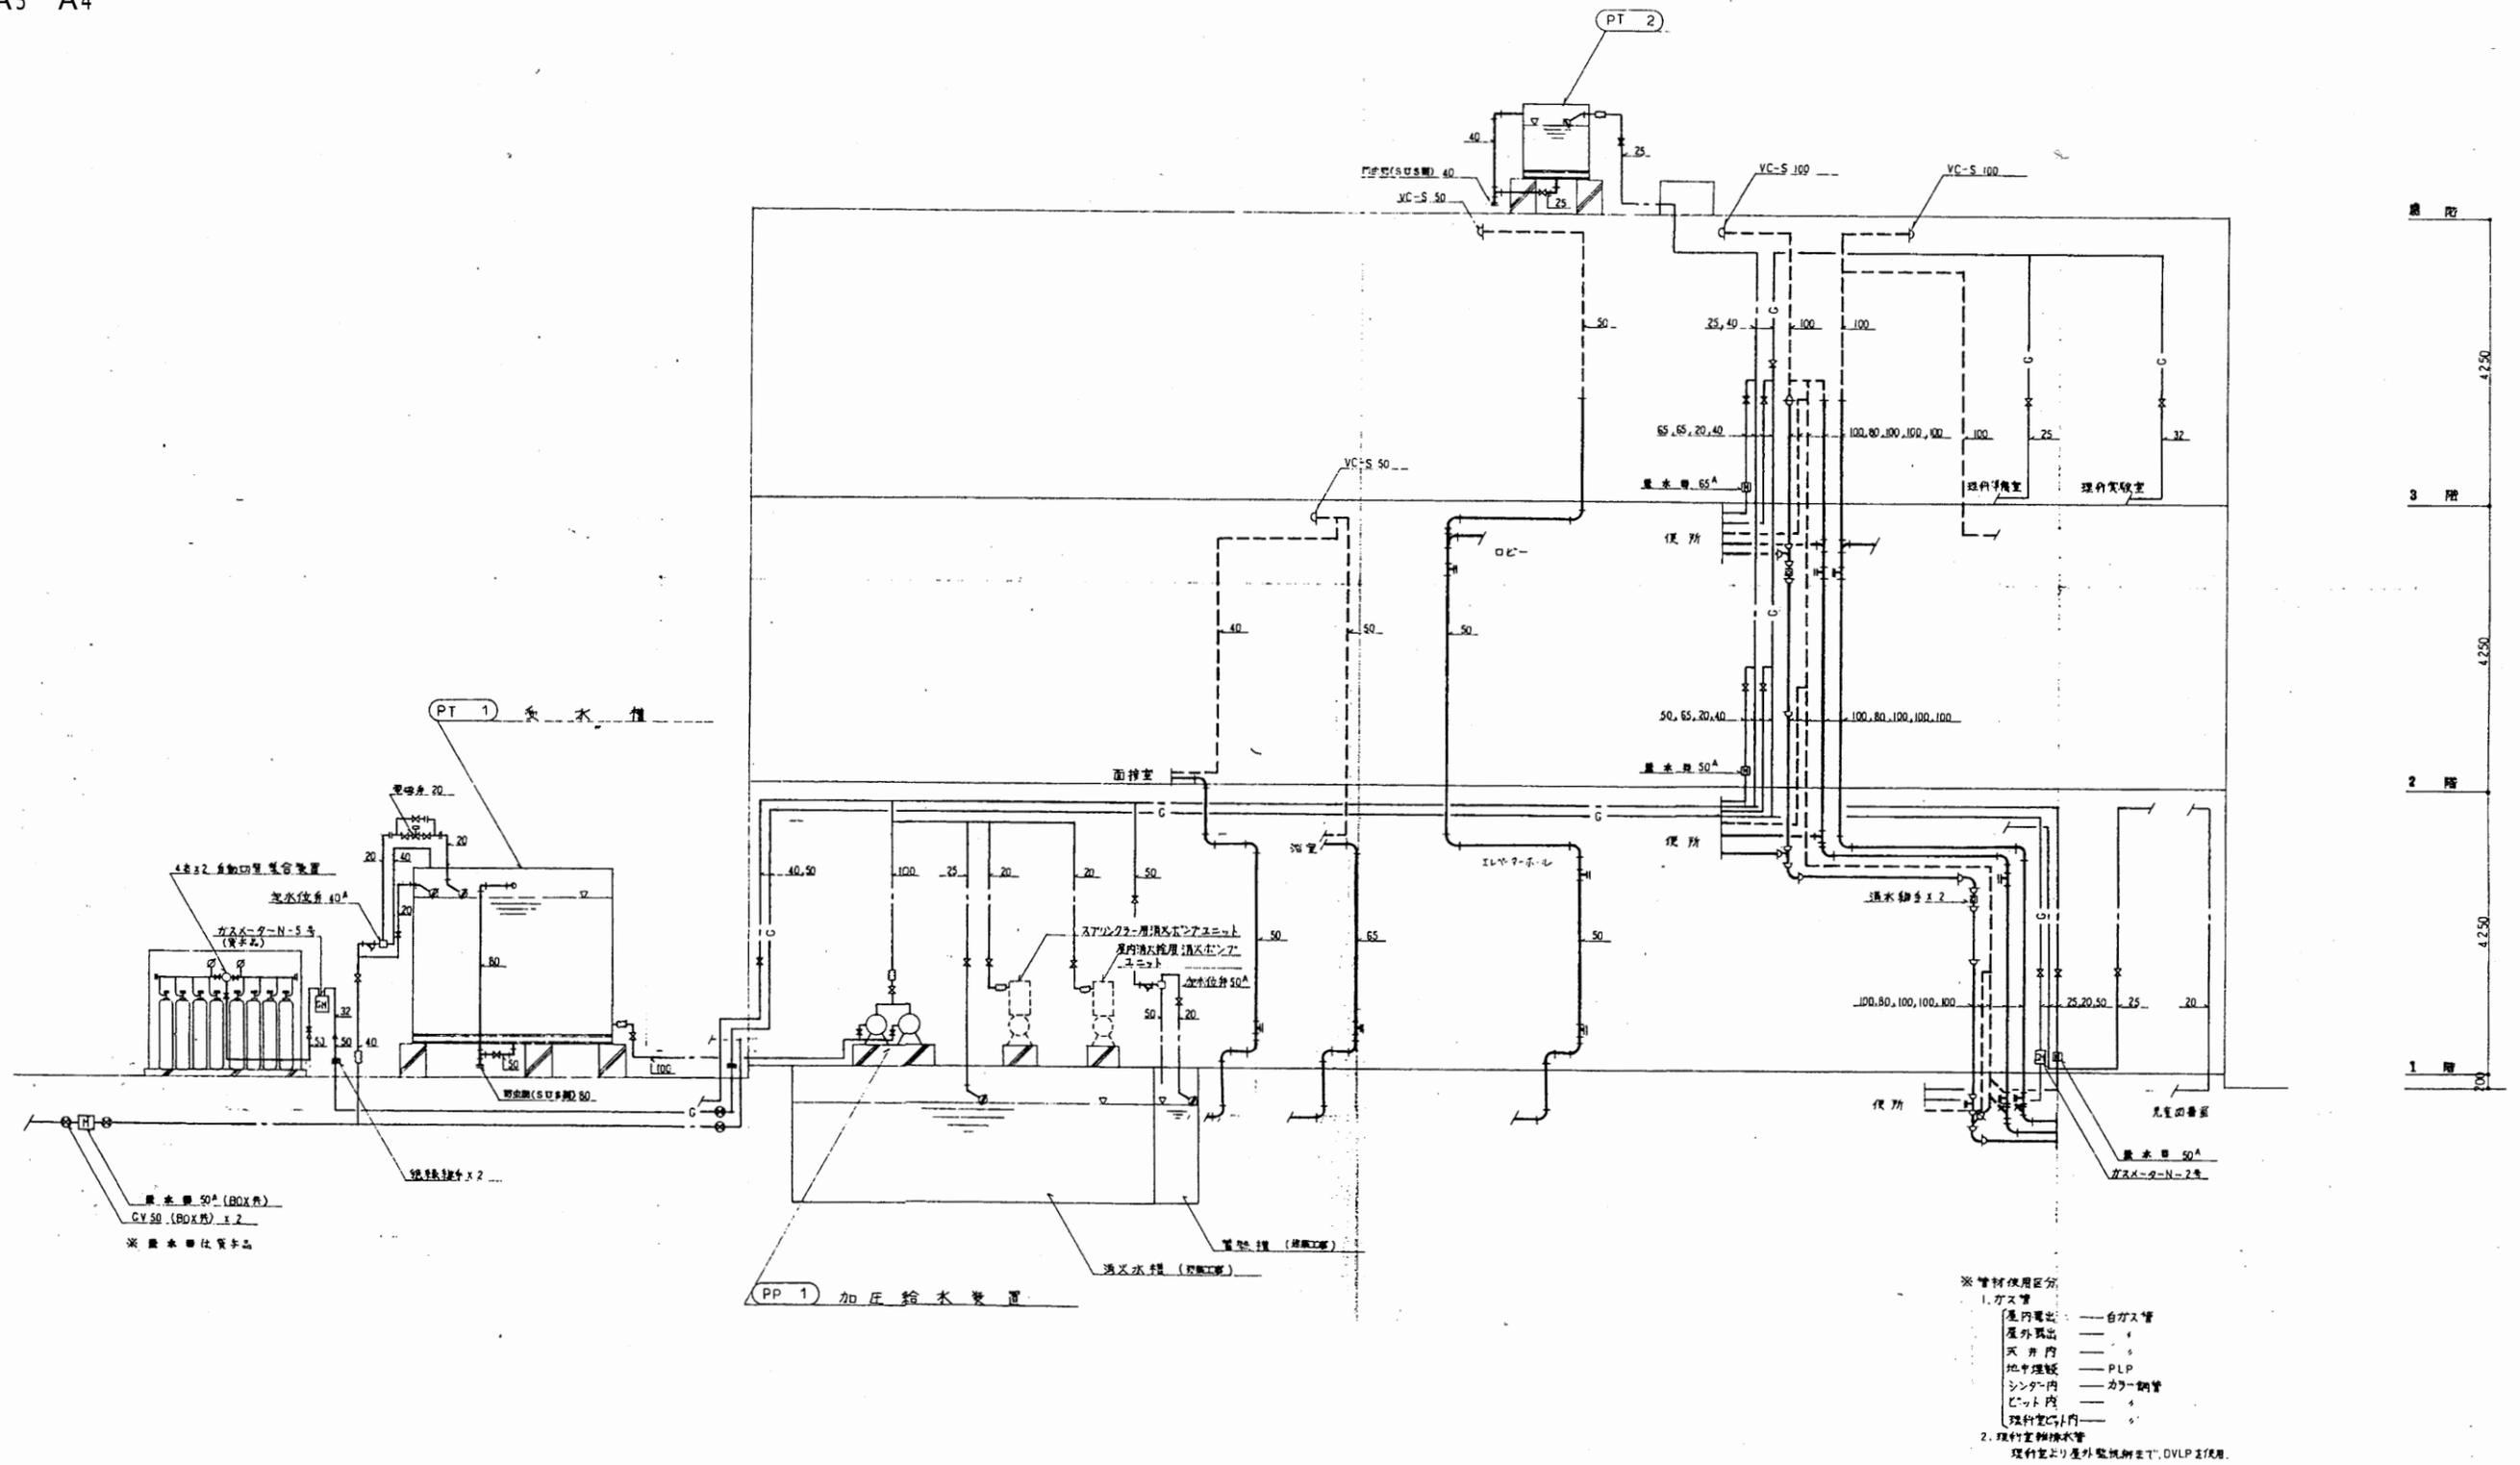

教育研究所


工事名	中央図書館ほか9か所 建築基準法第12条定期点検業務委託		設計者資格 氏名	級建築士登録第 _____ 号		課長	主査等	担当者	横須賀市 財務部 FM推進課
図面名称	系統図	図番	縮尺	作図	平成 年 月 日				

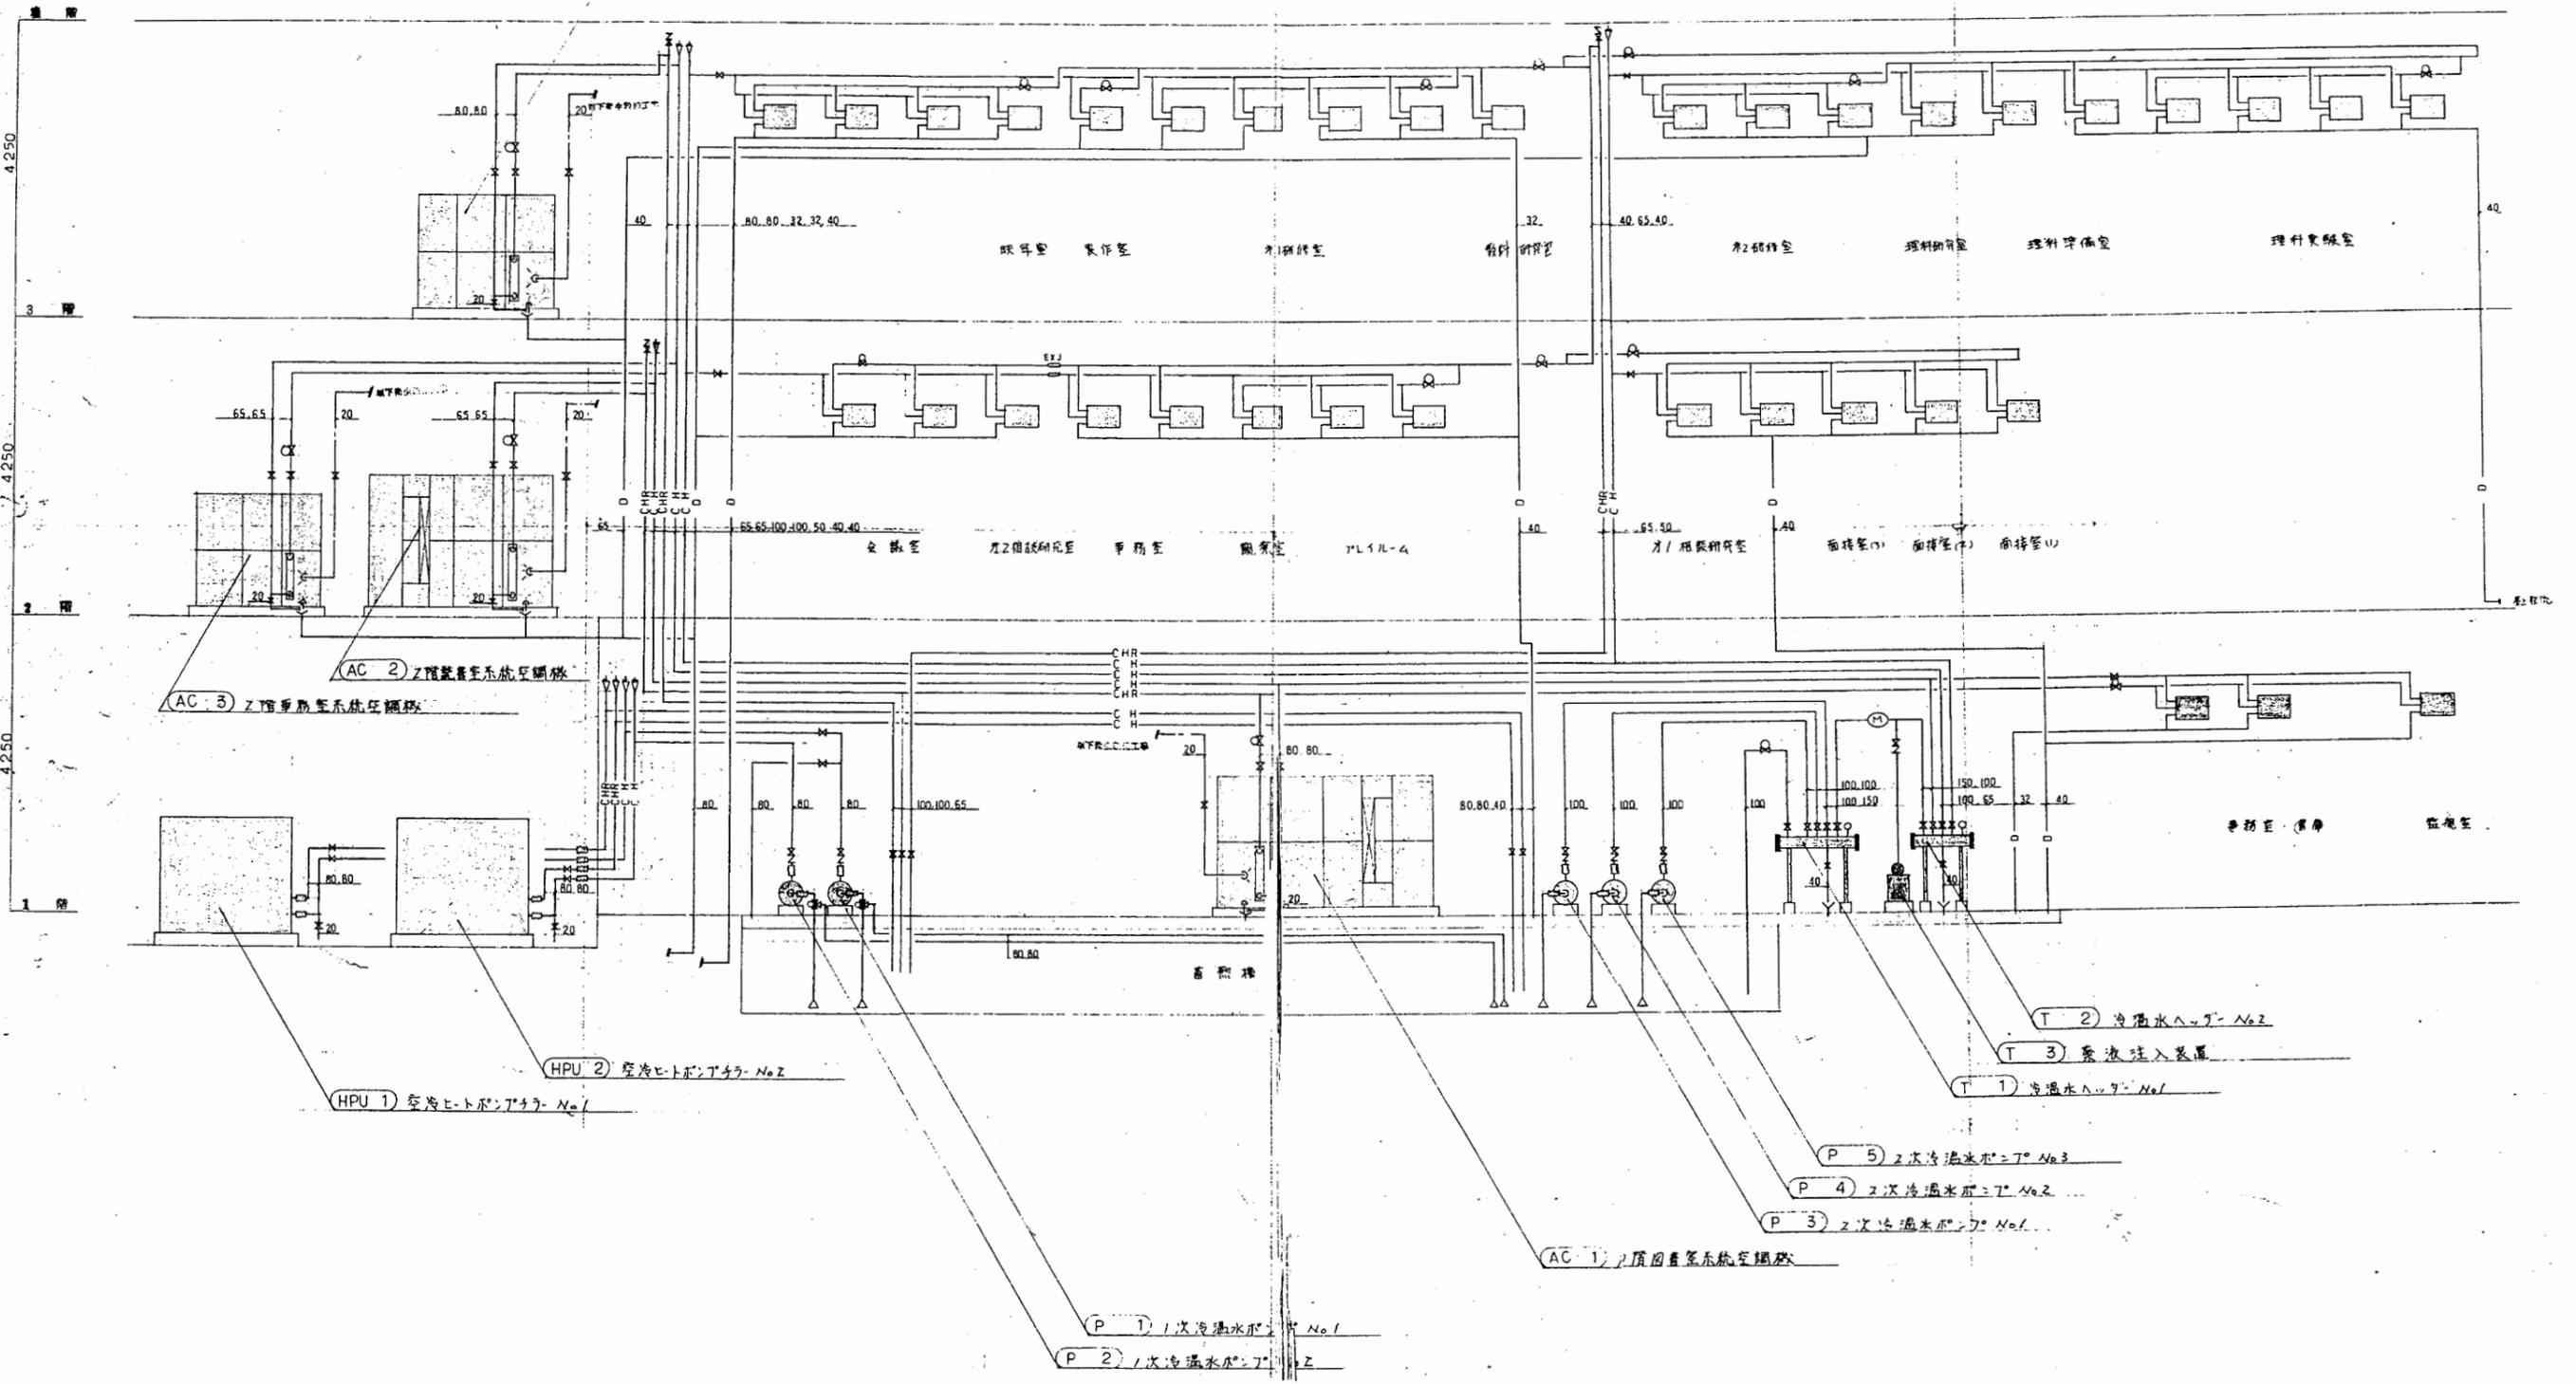

教育研究所

工事名	中央図書館ほか9か所 建築基準法第12条定期点検業務委託			設計者資格 氏名	級建築士登録第 号			課長	主査等	担当者	横須賀市 財務部 FM推進課
図面名称	ダクト系統図	図番	縮尺	作図	平成	年	月	日			

A3 A4

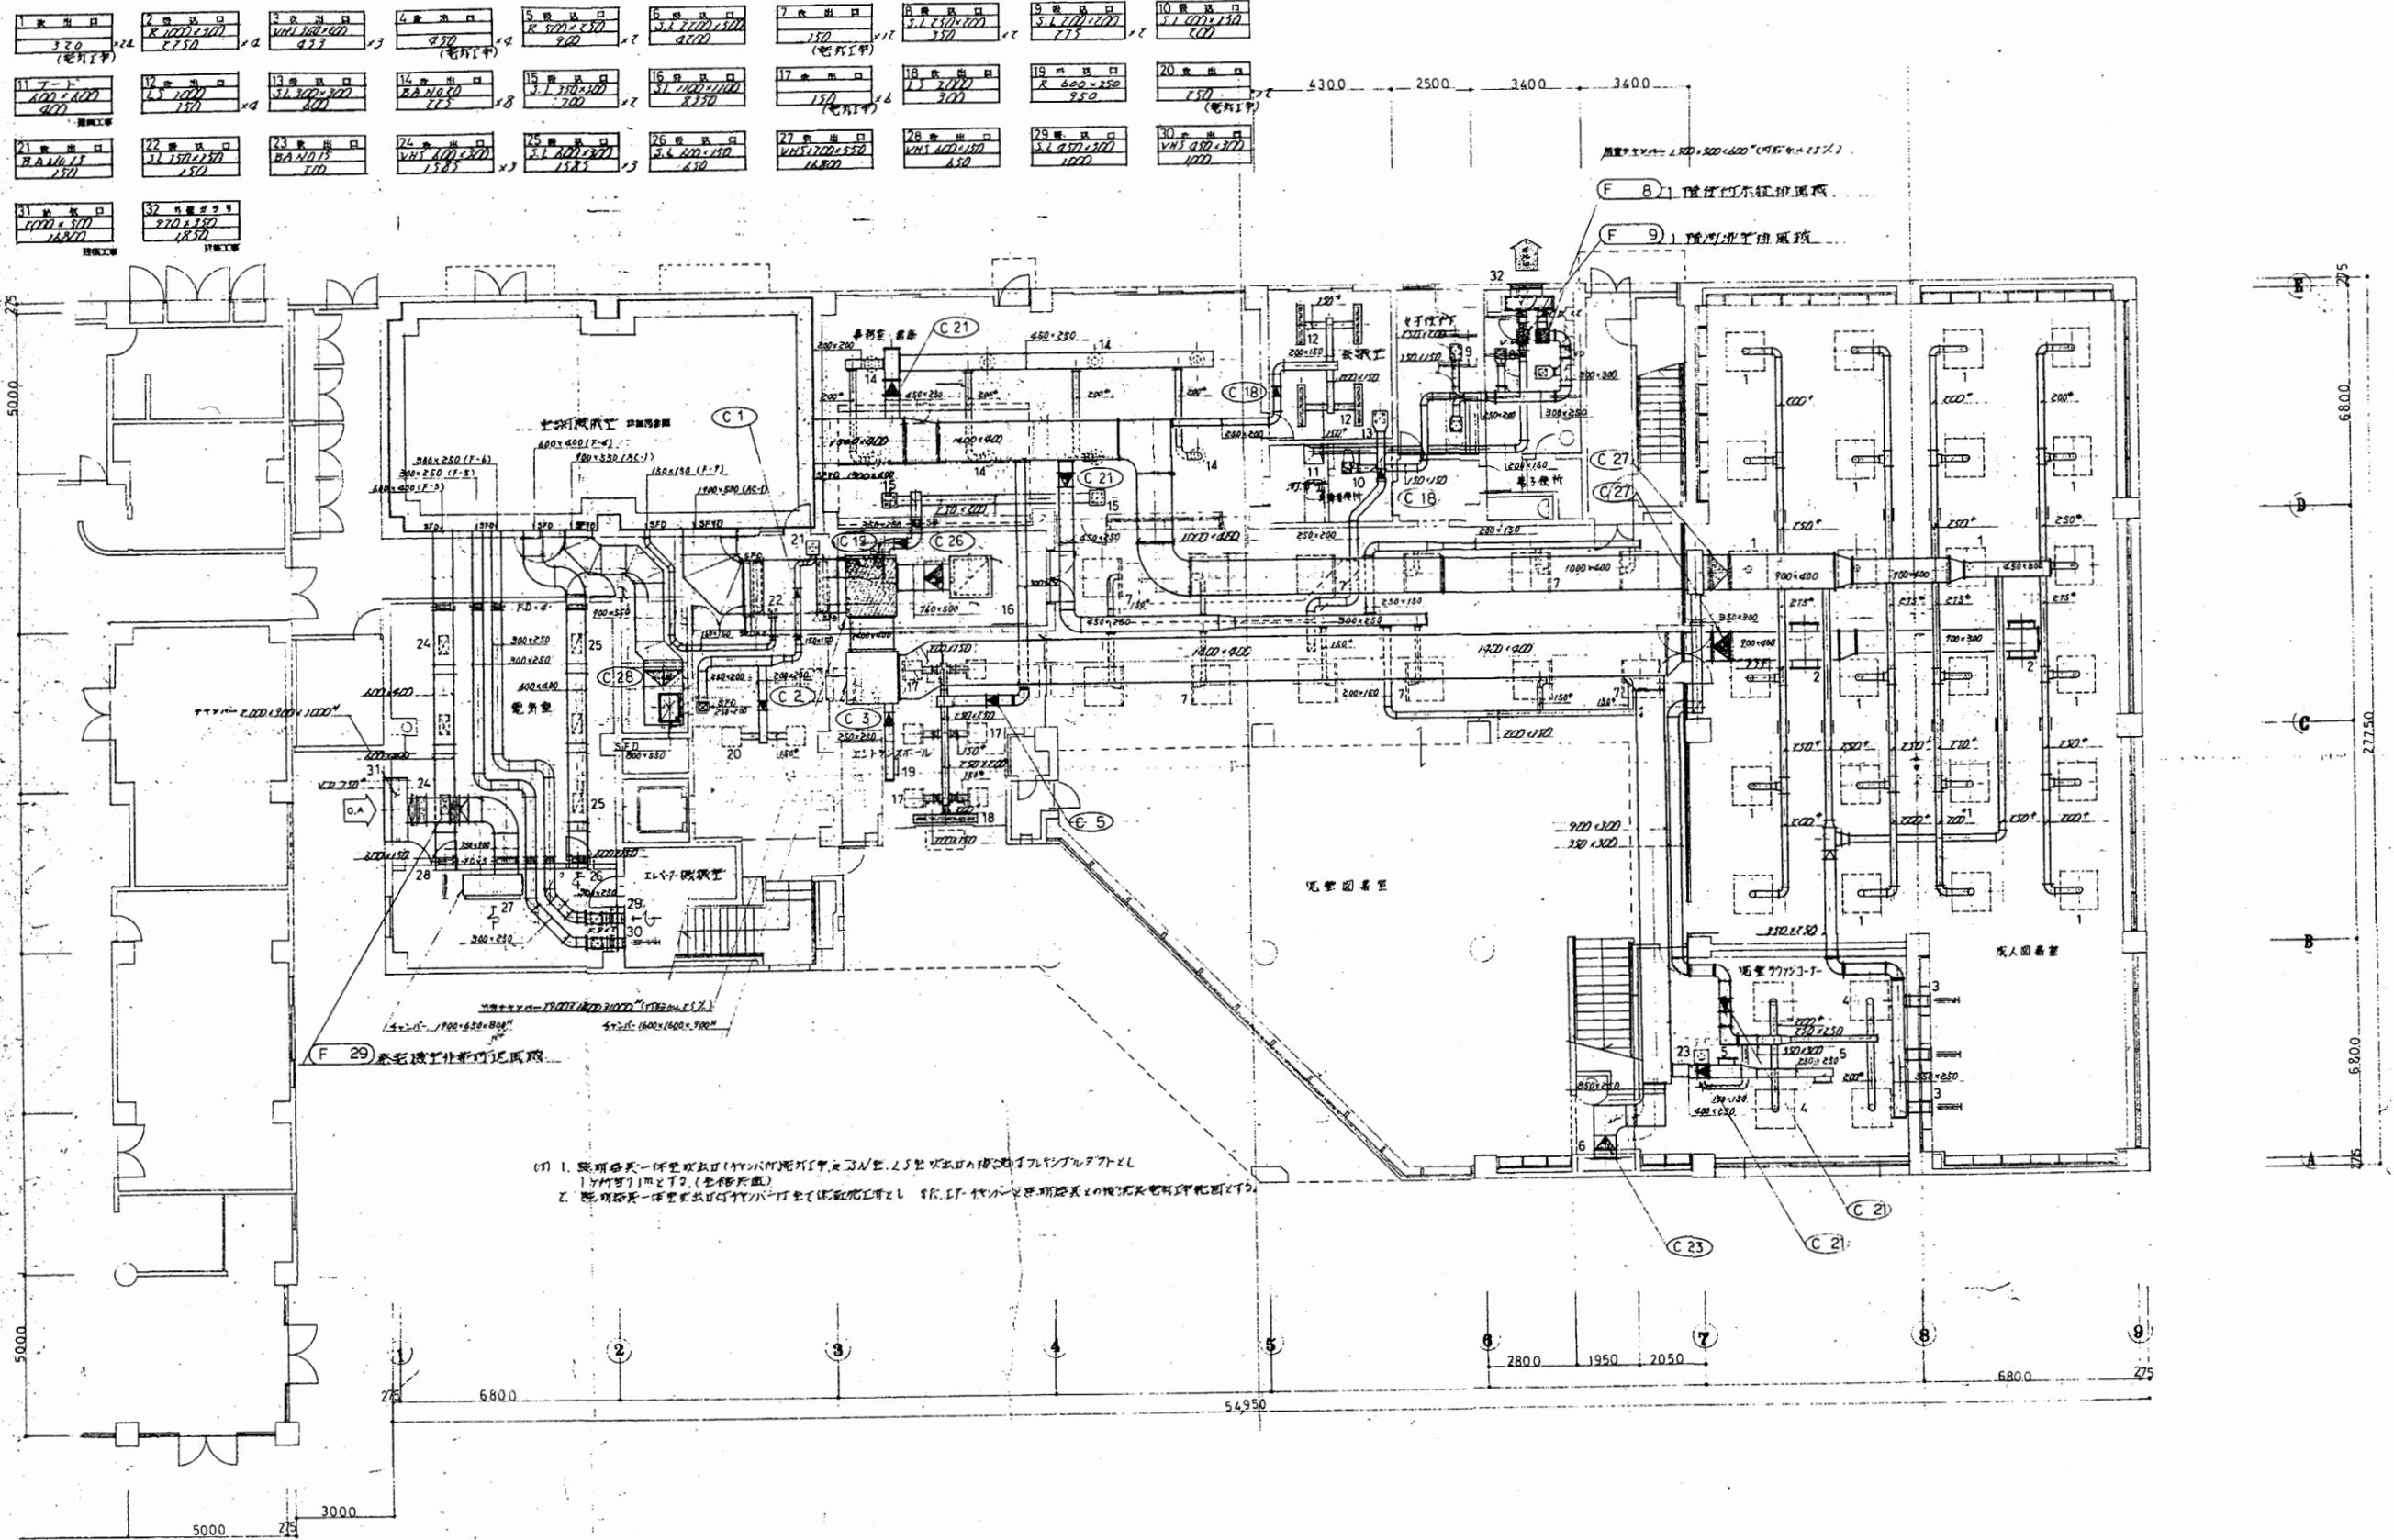


- (1) 照明器具一体型取付口(竹本付取付口)は、L5型取付口の構造に準じて取り付けることとし、(全取付口)とする。
- (2) 照明器具一体型取付口(竹本付取付口)は、L5型取付口の構造に準じて取り付けることとし、(全取付口)とする。

教育研究所


工事名	中央図書館ほか9か所 建築基準法第12条定期点検業務委託		設計者資格 氏名	級建築士登録第 _____ 号		課長	主査等	担当者	横須賀市 財務部 FM推進課
図面名称	ダクト1階平面図	図番	縮尺	1:200	作図	平成	年	月	

A3 A4

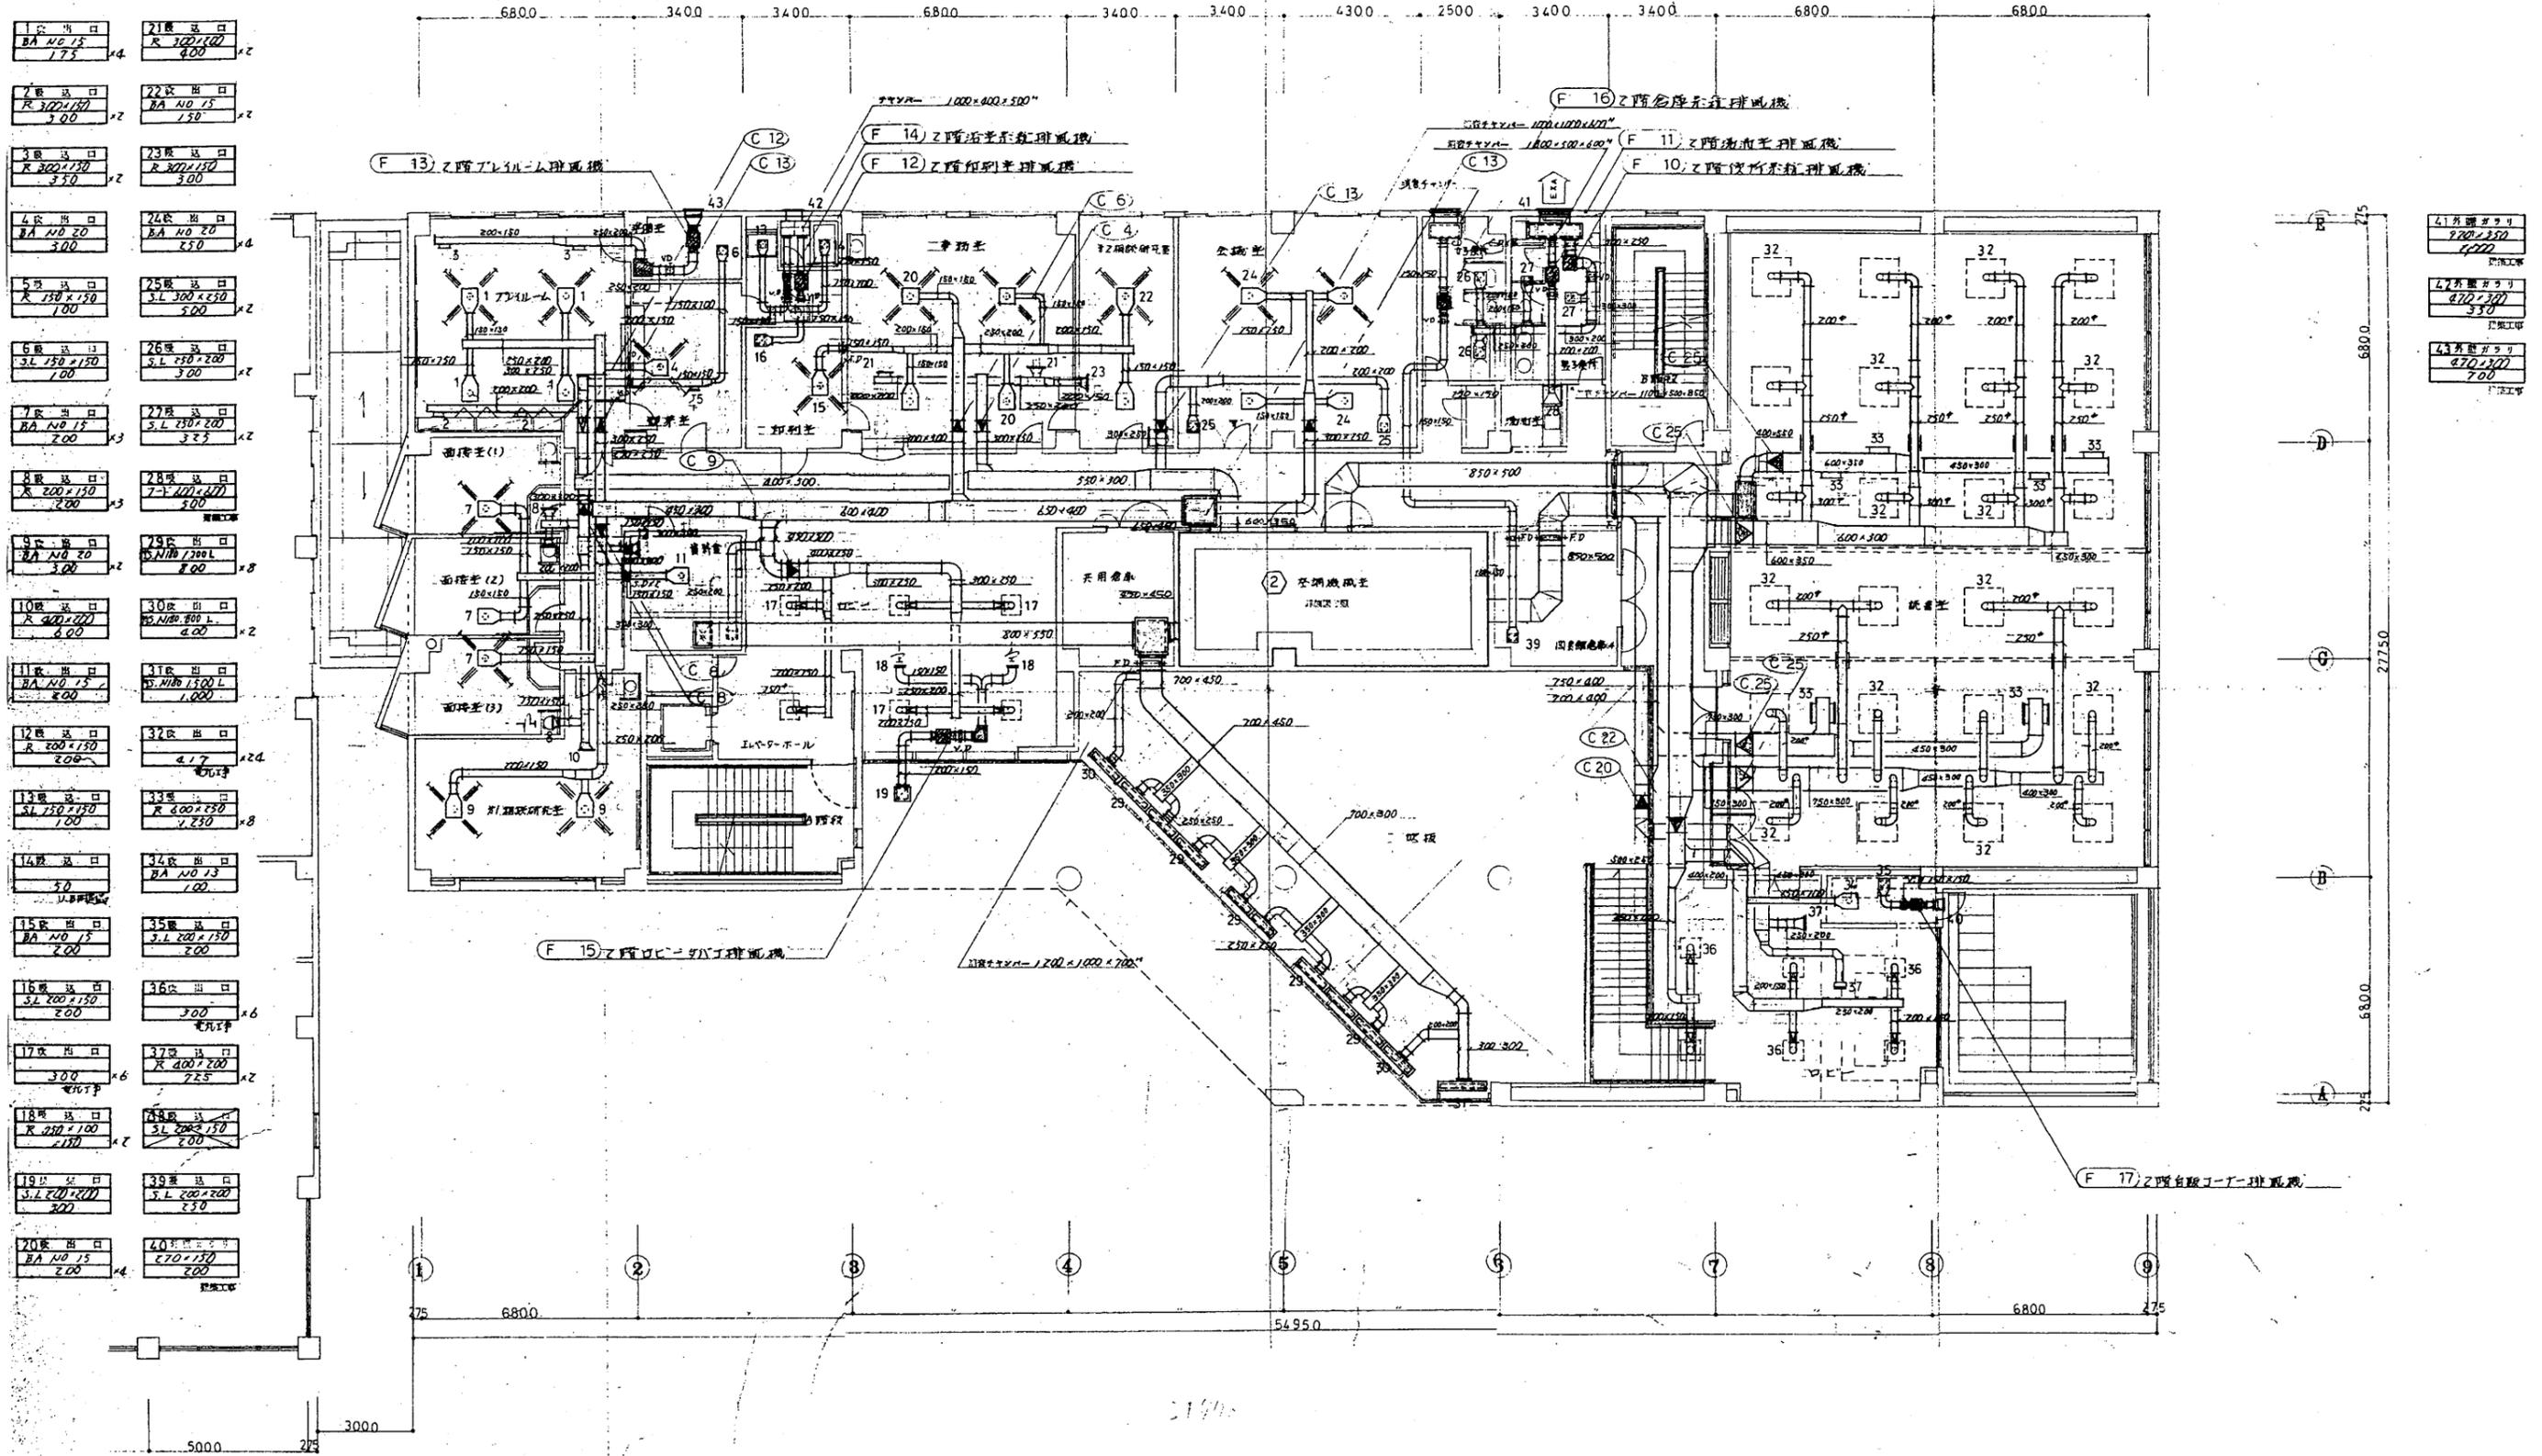


教育研究所

工事名	中央図書館ほか9か所 建築基準法第12条定期点検業務委託		設計者資格 氏名	級建築士登録第 号		課長	主査等	担当者	横須賀市 財務部 FM推進課
図面名称	ダクト2階平面図	図番	縮尺	1:200	作図	平成 年 月 日			

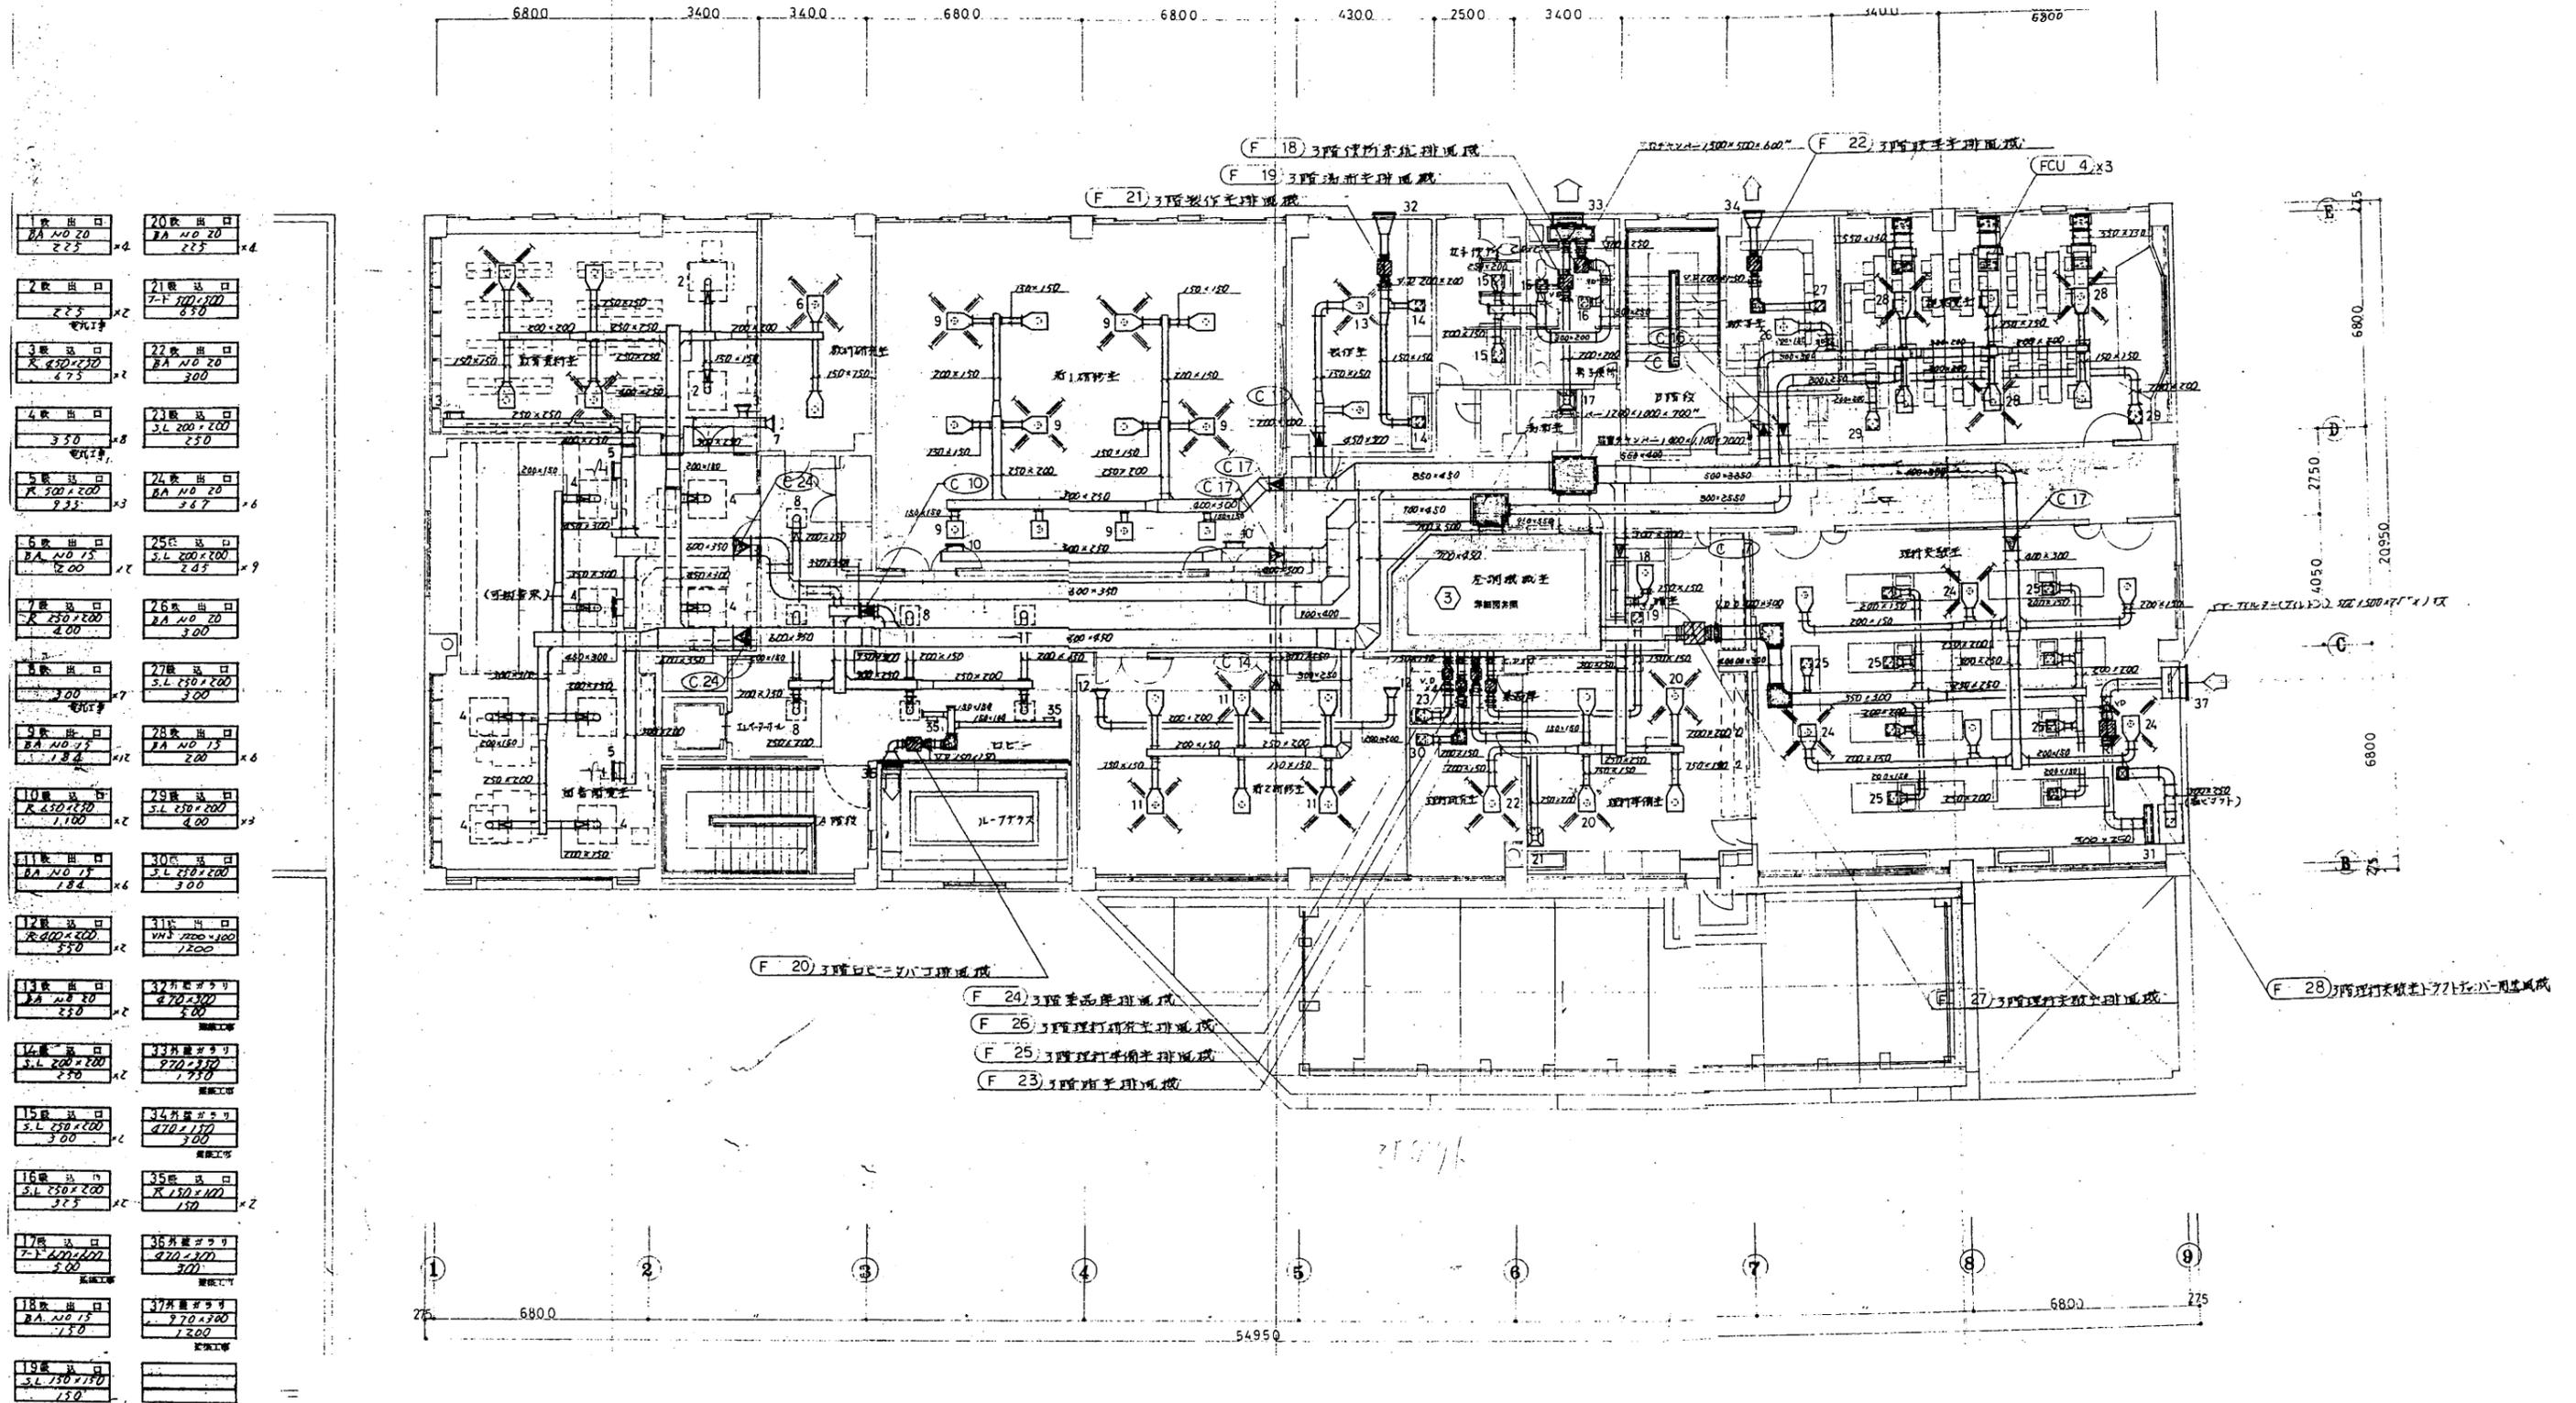

工事名	中央図書館ほか9か所 建築基準法第12条定期点検業務委託		設計者資格 氏名	級建築士登録第 _____ 号		課長	主査等	担当者	横須賀市 財務部 FM推進課
図面名称	ダクト3階平面図	図番	縮尺	1:200	作図	平成	年	月	

A3 A4

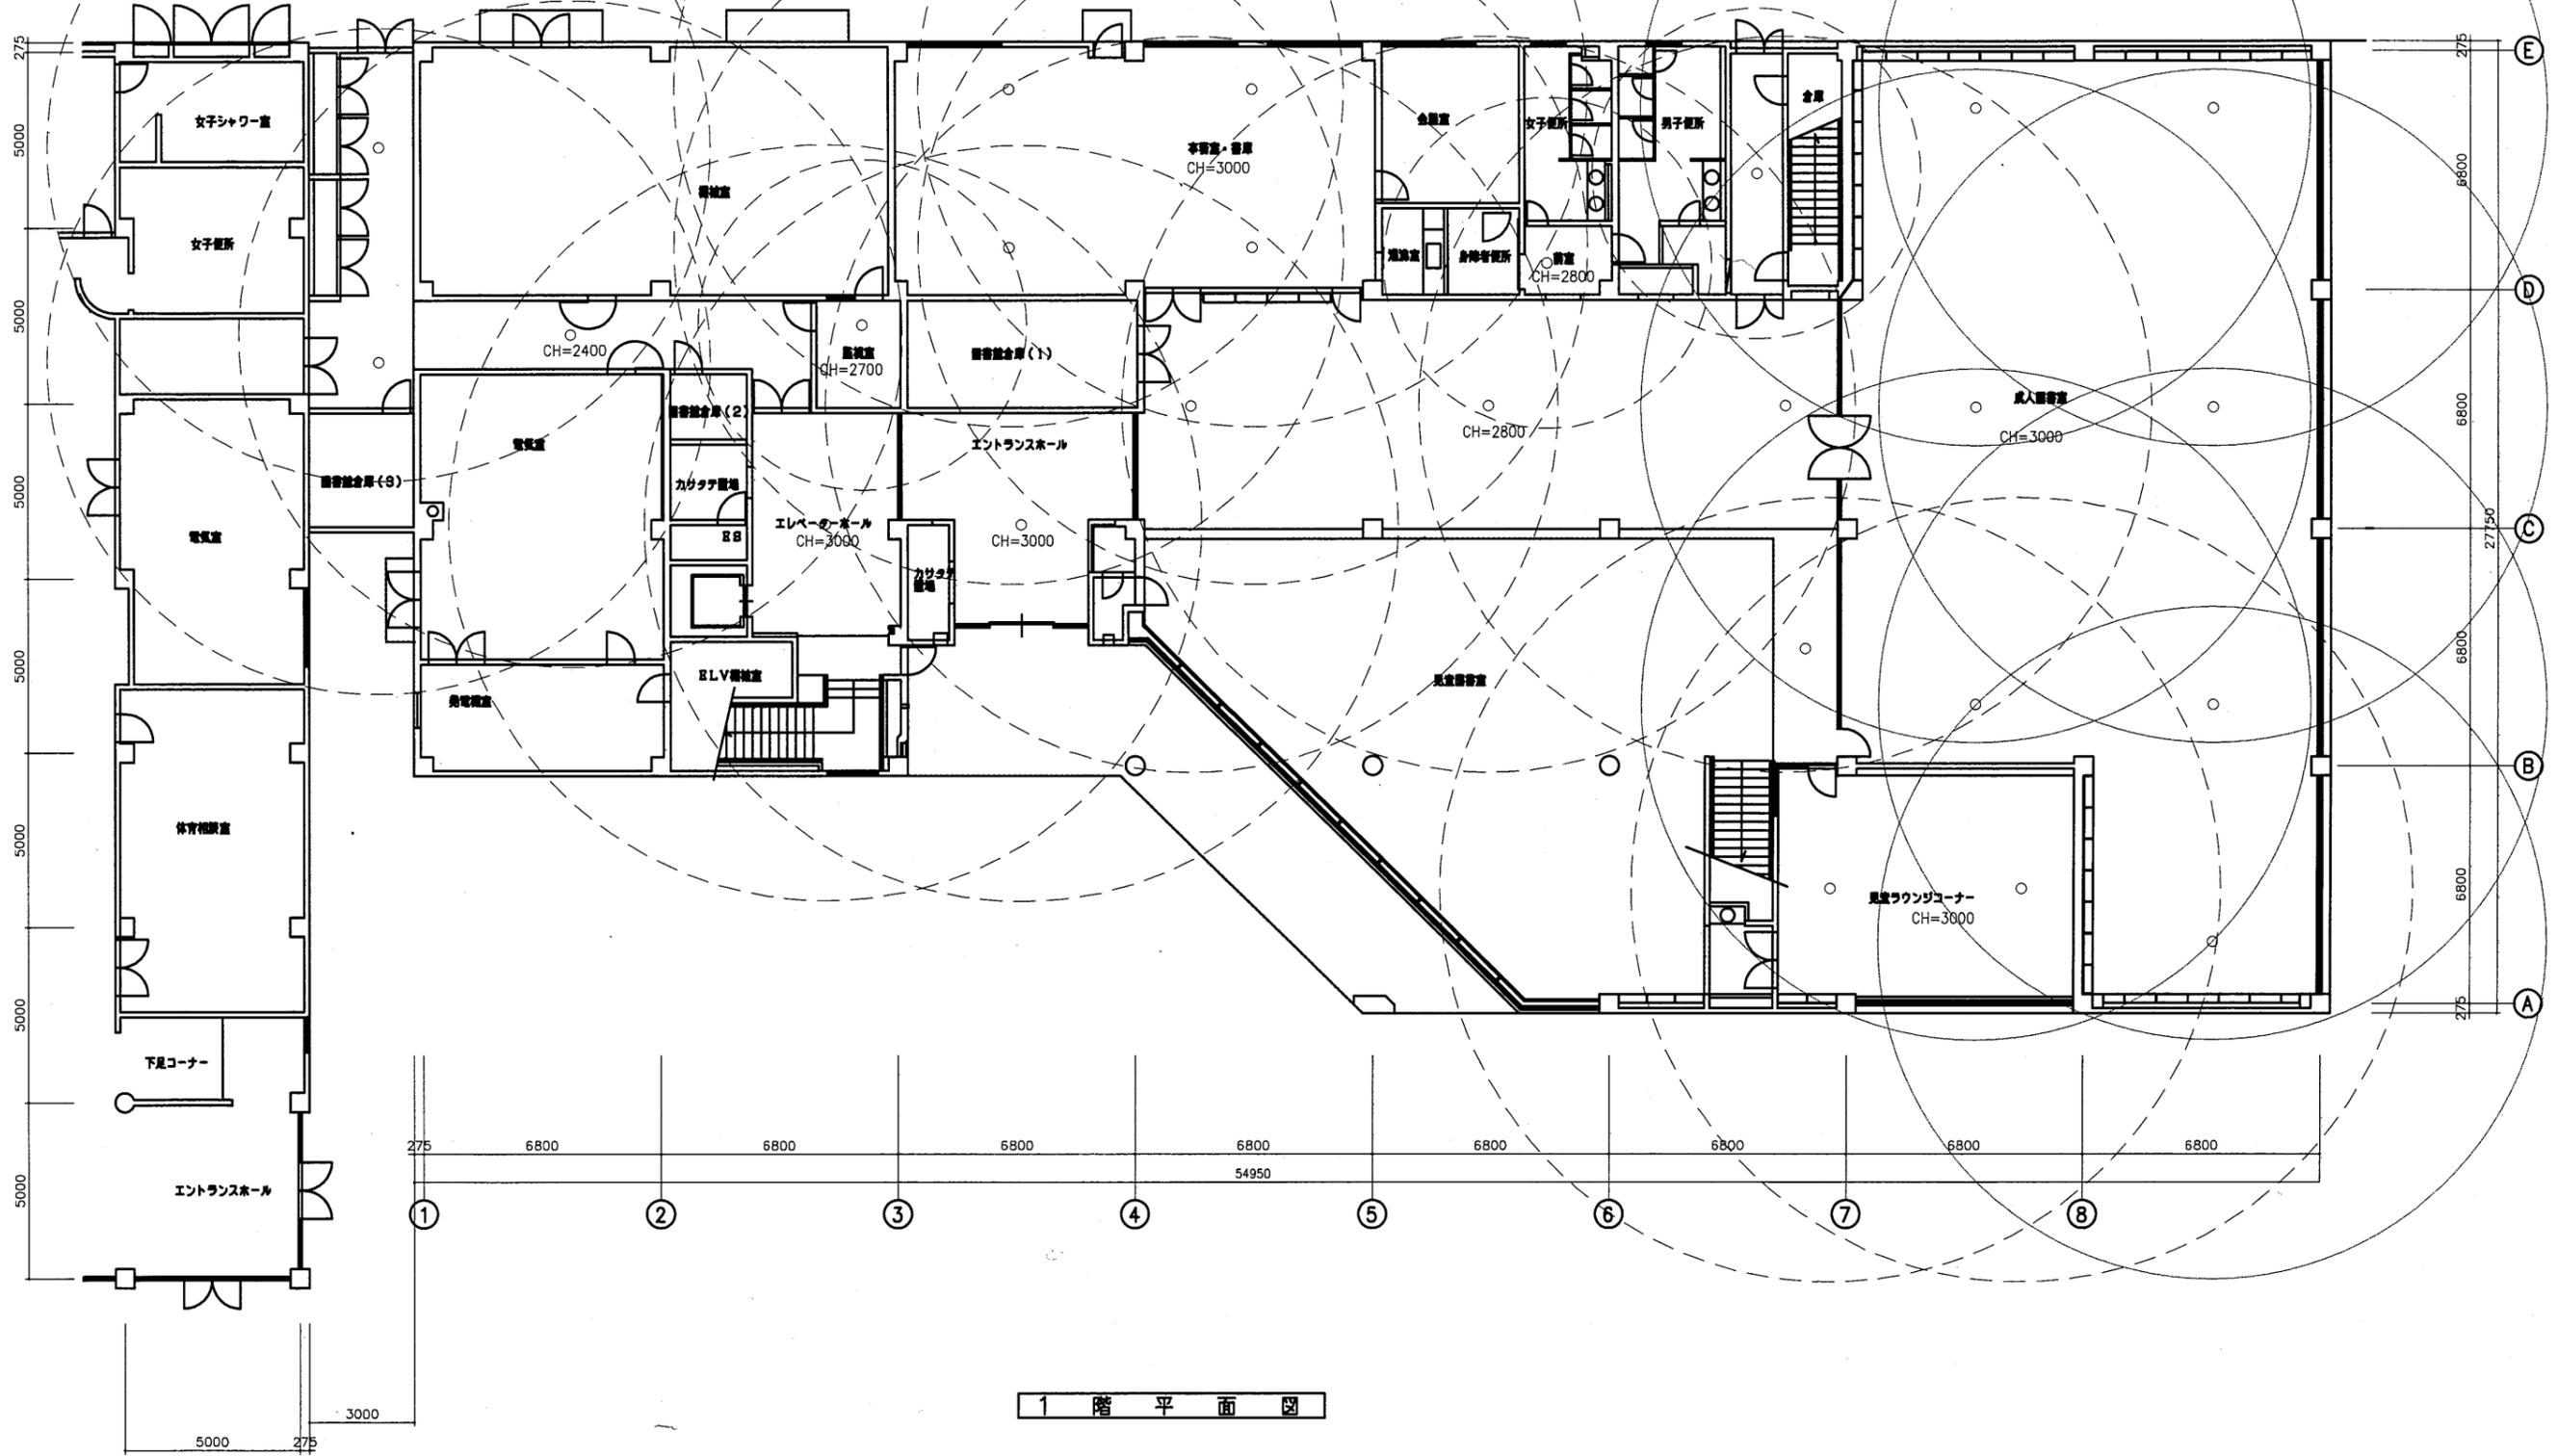


1階平面図

教育研究所

工事名	中央図書館ほか9か所 建築基準法第12条定期点検業務委託		設計者資格 氏名	級建築士登録第 号		課長	主査等	担当者	横須賀市 財務部 FM推進課
図面名称	1階非常照明平面図	図番	縮尺	1:200	作図	平成	年	月	

A3 A4

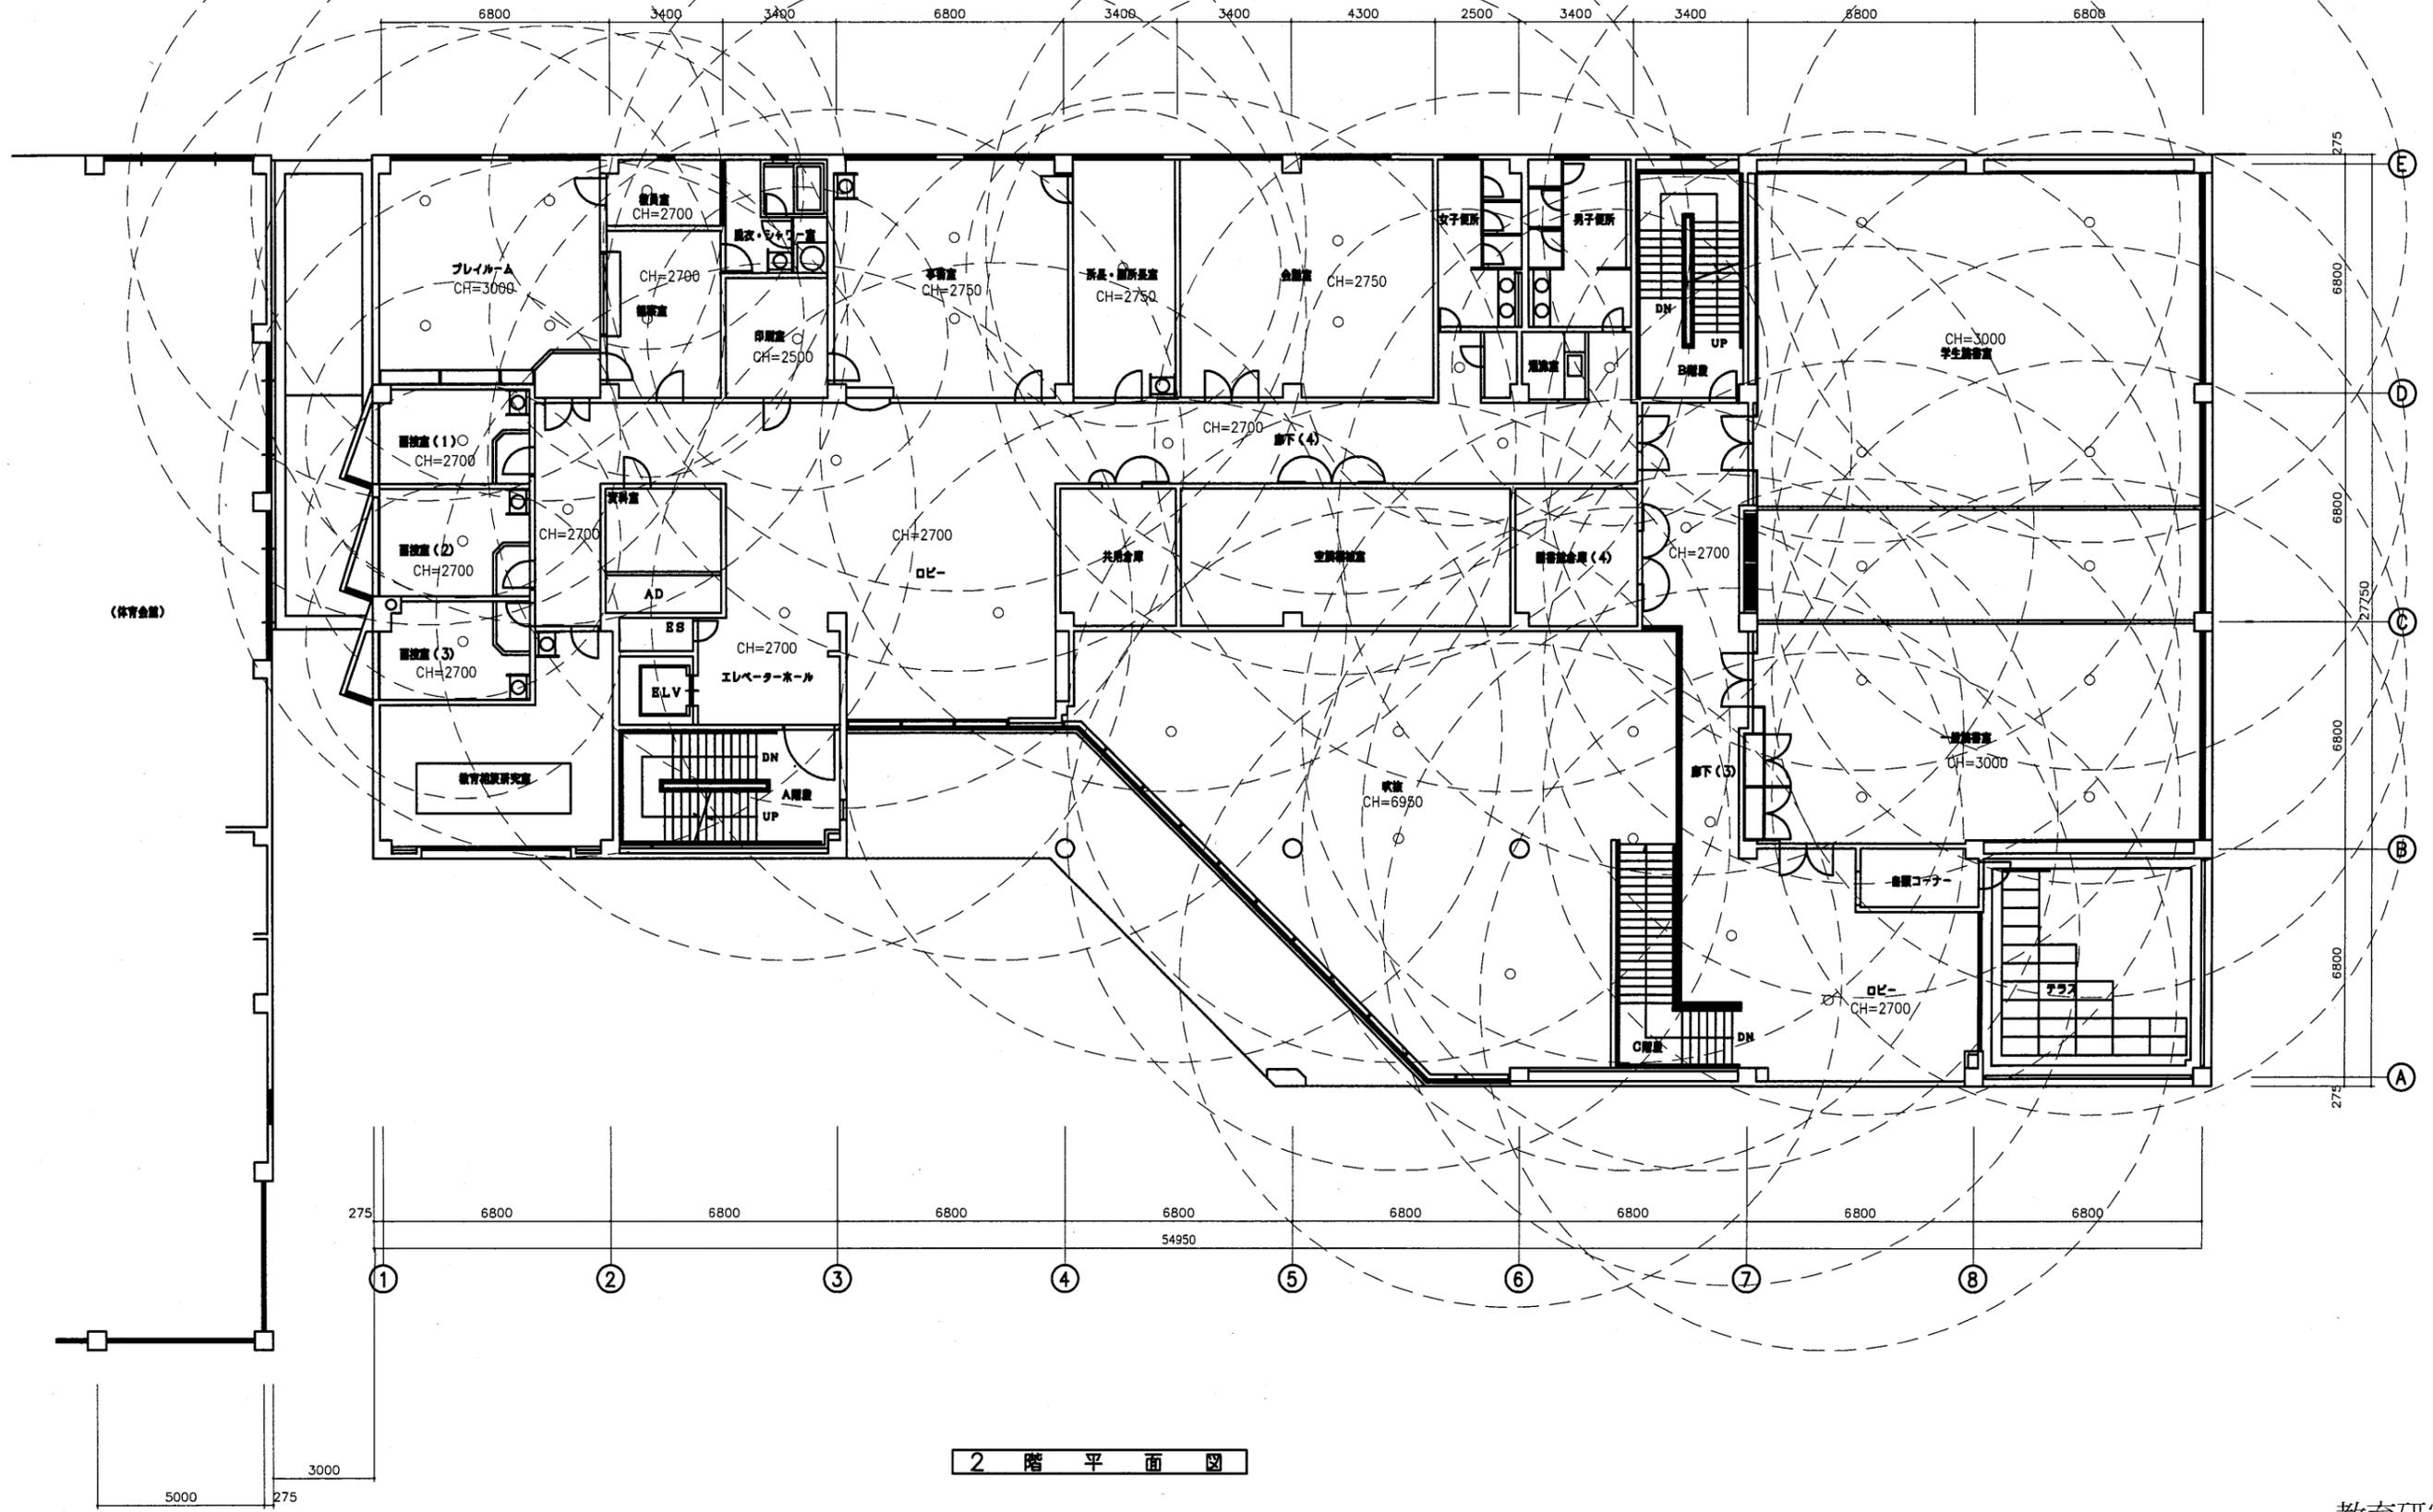


2階平面図

教育研究所


工事名	中央図書館ほか9か所 建築基準法第12条定期点検業務委託			設計者資格 氏名	級建築士登録第 _____ 号			課長	主査等	担当者	横須賀市 財務部 FM推進課
図面名称	2階非常照明平面図	図番	縮尺	1:200	作図	平成	年	月	日		

A3→A4

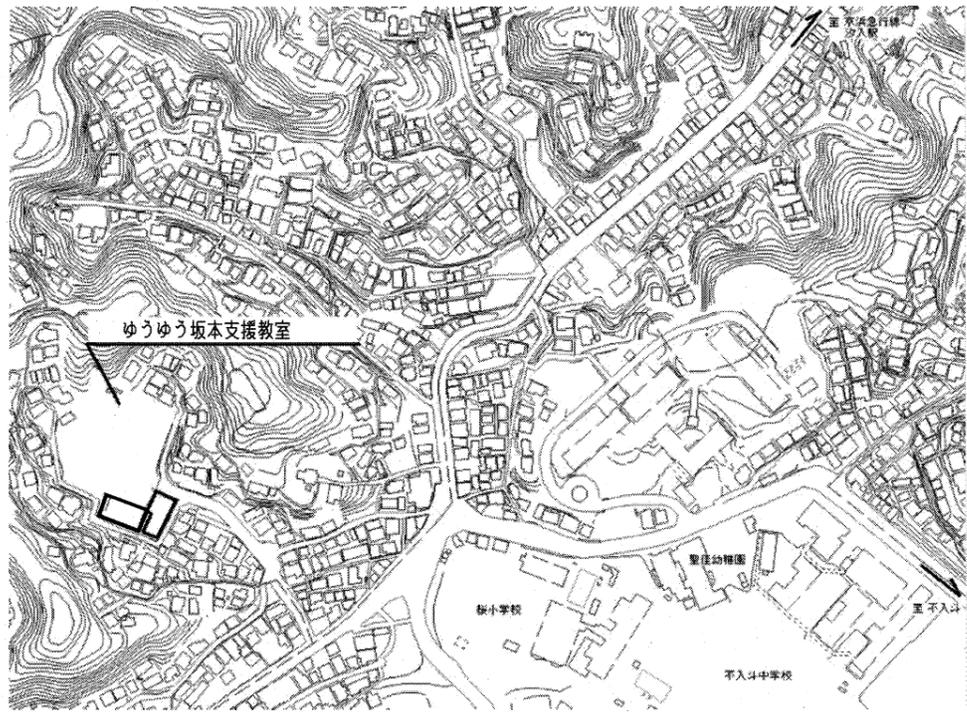


ゆうゆう坂本支援教室：横須賀市坂本町2丁目39番地


案内図

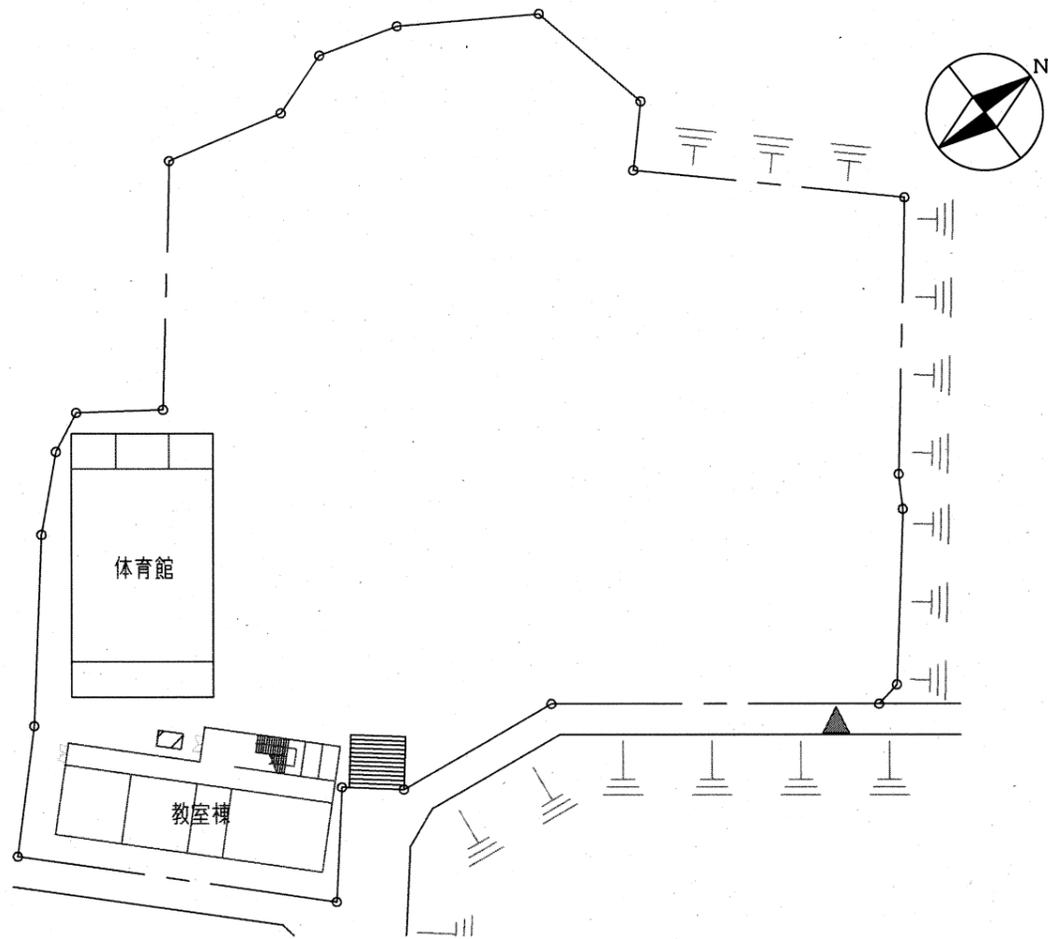

配置図 1/800

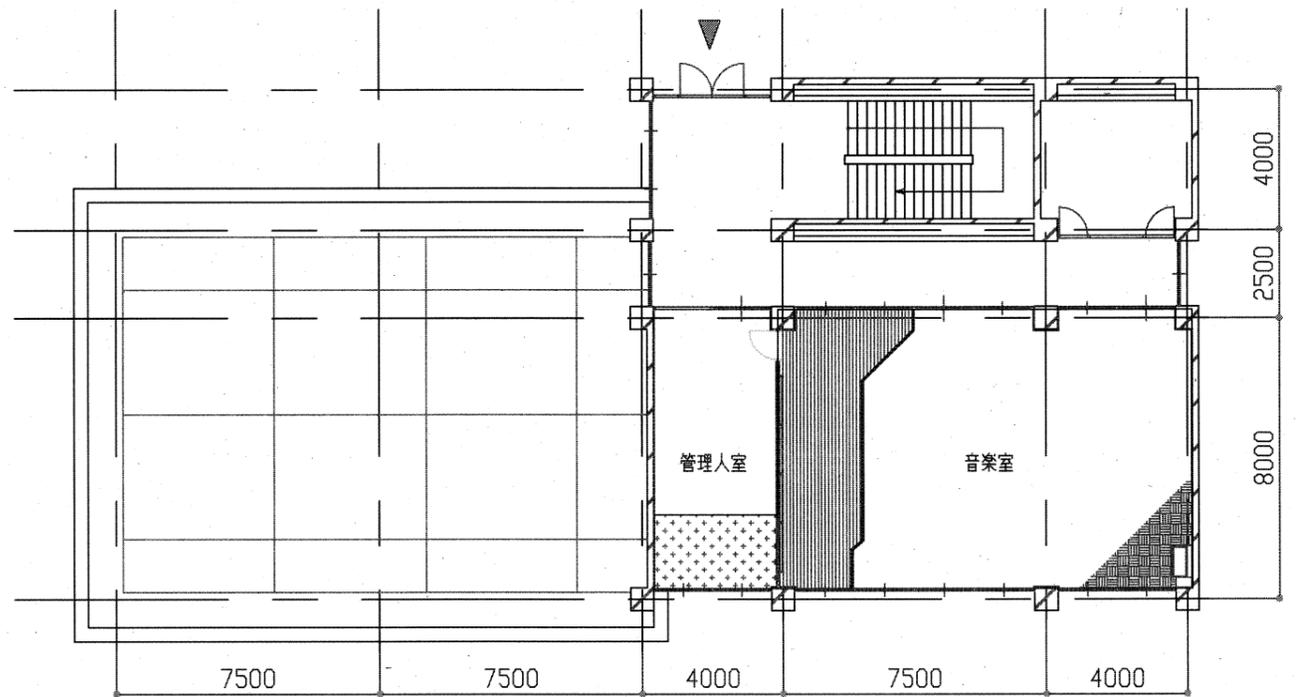

2階平面図 1/200

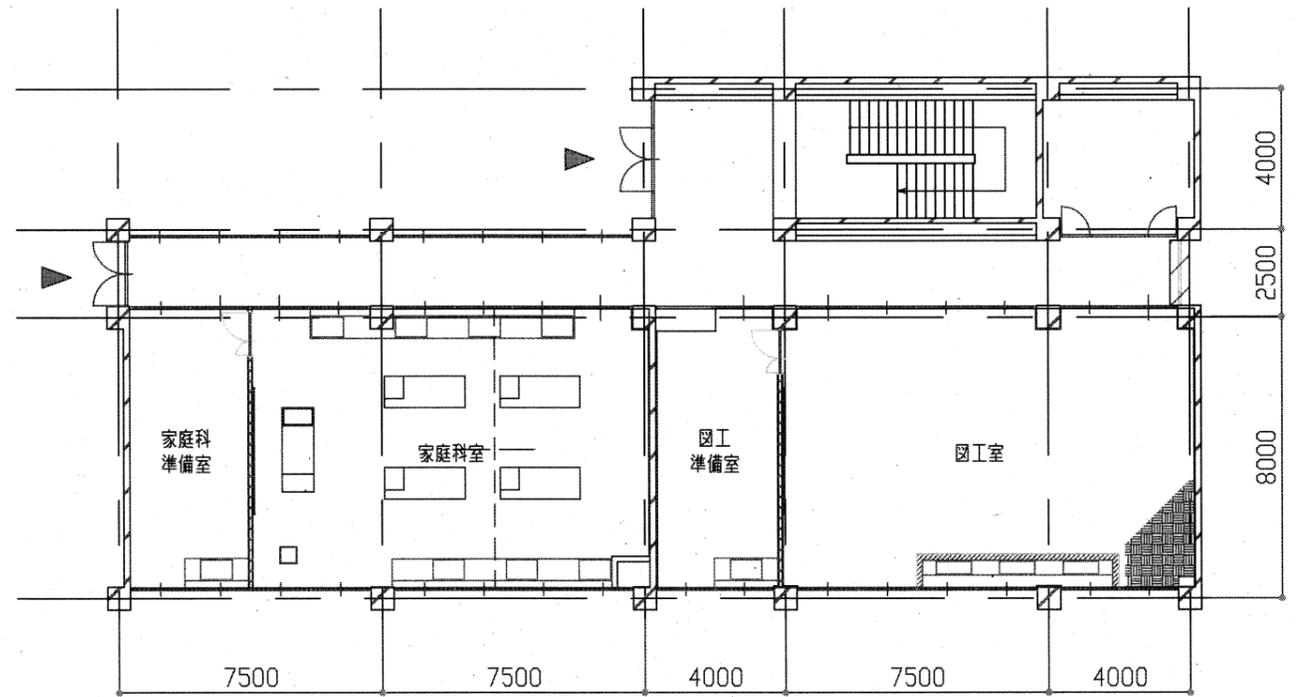


1階平面図 1/200


ゆうゆう坂本相談教室

工事名	中央図書館ほか9か所建築基準法第12条定期点検業務委託		設計者資格氏名	級建築士登録第 号		課長	主査等	担当者	横須賀市 財務部FM推進課
図面名称	案内図、配置図、教室棟平面図	図番	縮尺	1/800 1/200	作図	令和元年6月 日			


A3→A4

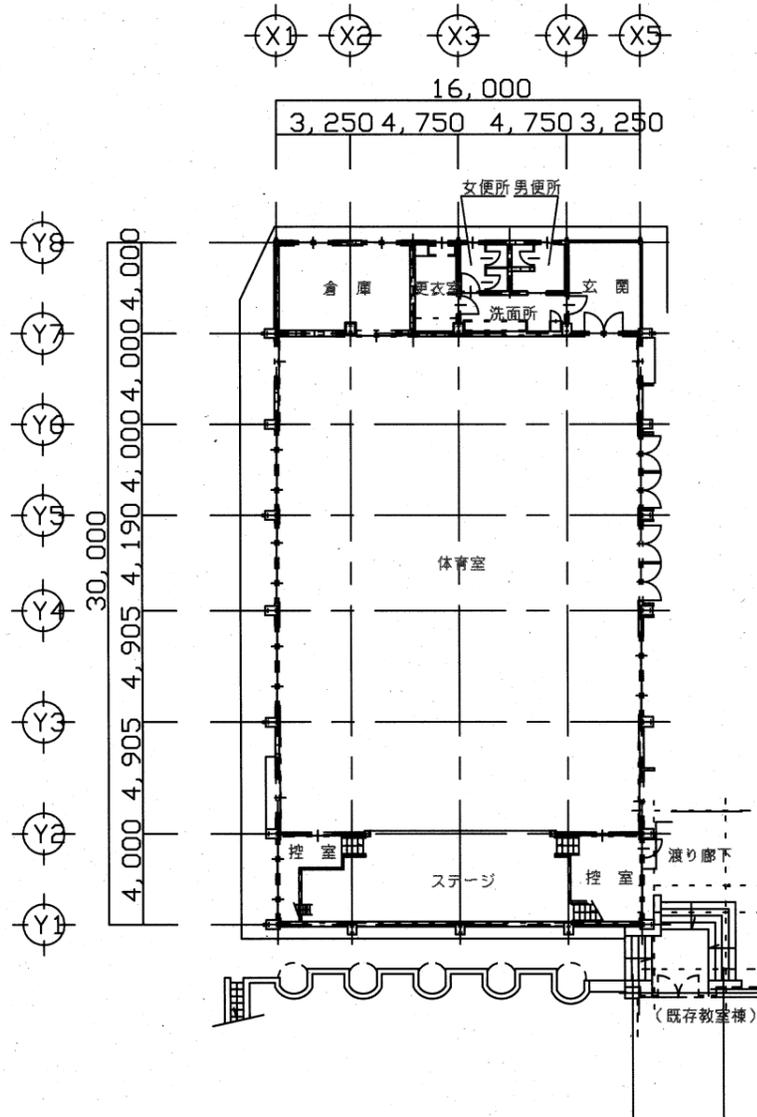

1 階 平 面 図 S=1:300

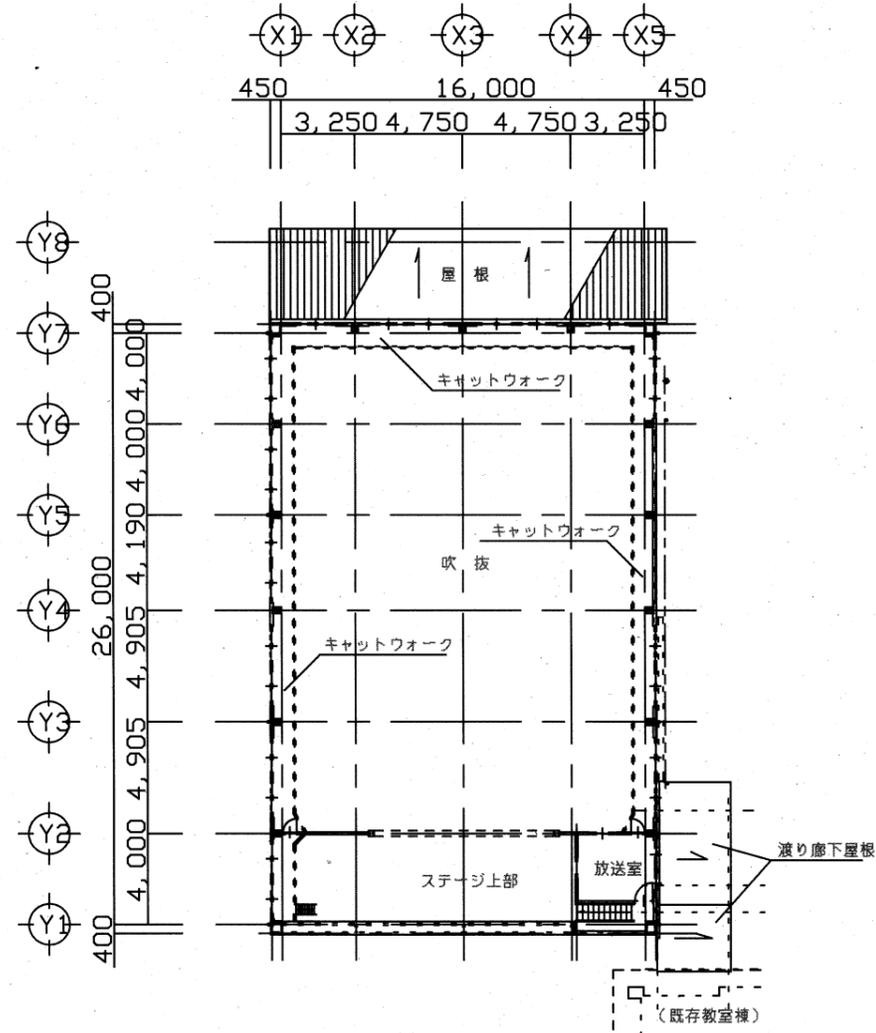


2 階 平 面 図 S=1:300

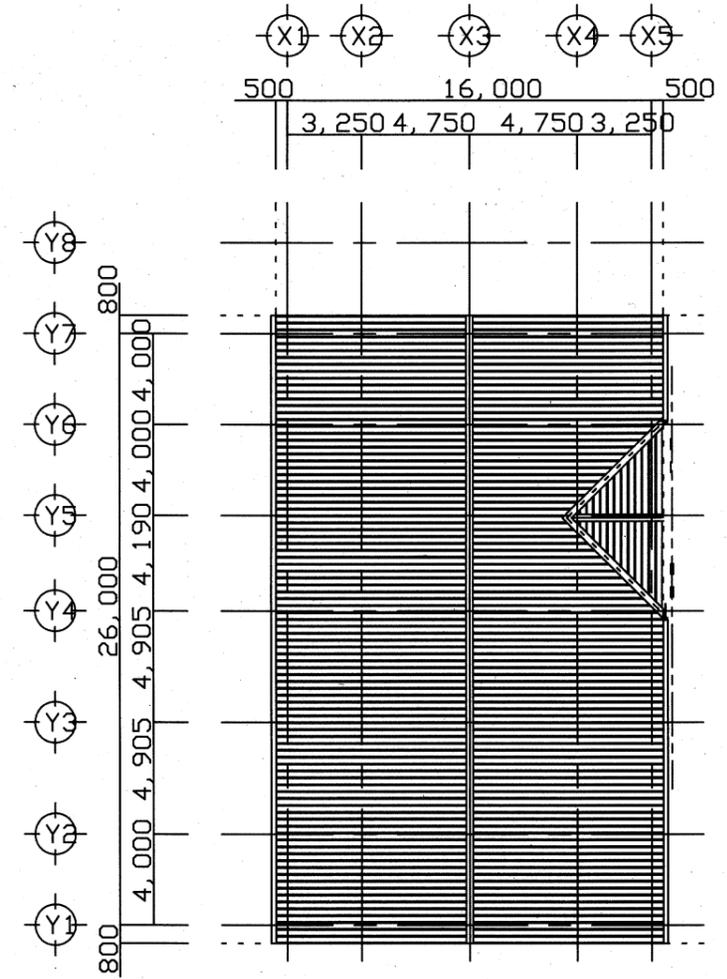


屋 階 平 面 図 S=1:300

ゆうゆう坂本相談教室


工事名	中央図書館ほか9か所建築基準法第12条定期点検業務委託			設計者資格 氏名	級建築士登録第 号			課長	主査等	担当者	横須賀市 財務部FM推進課
図面名称	体育館平面図	図番	2/3	縮尺	1/300	作図	令和元年6月 日				

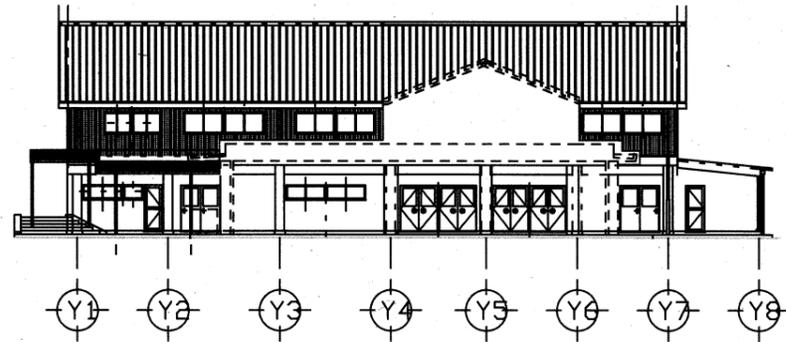


東立面図 S=1:300

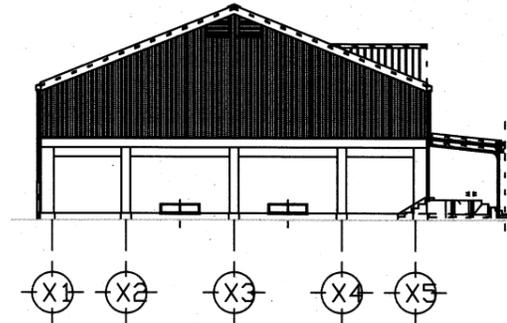

北立面図 S=1:300

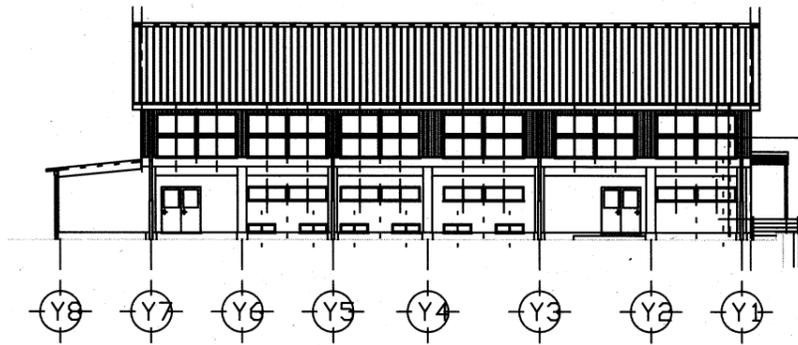



西立面図 S=1:300

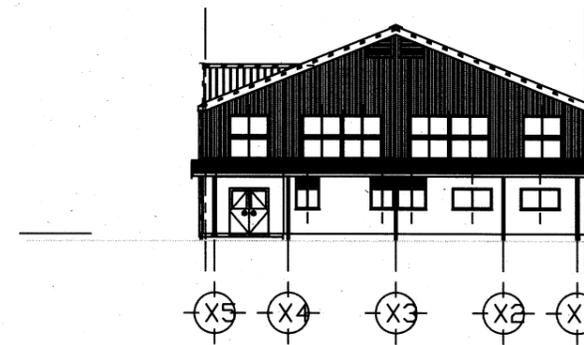

南立面図 S=1:300

ゆうゆう坂本相談教室


工事名	中央図書館ほか9か所建築基準法第12条定期点検業務委託			設計者資格 氏名	級建築士登録第 号			課長	主査等	担当者	横須賀市 財務部FM推進課
図面名称	体育館立面図	図番	3/3	縮尺	1/300	作図	令和元年6月 日				

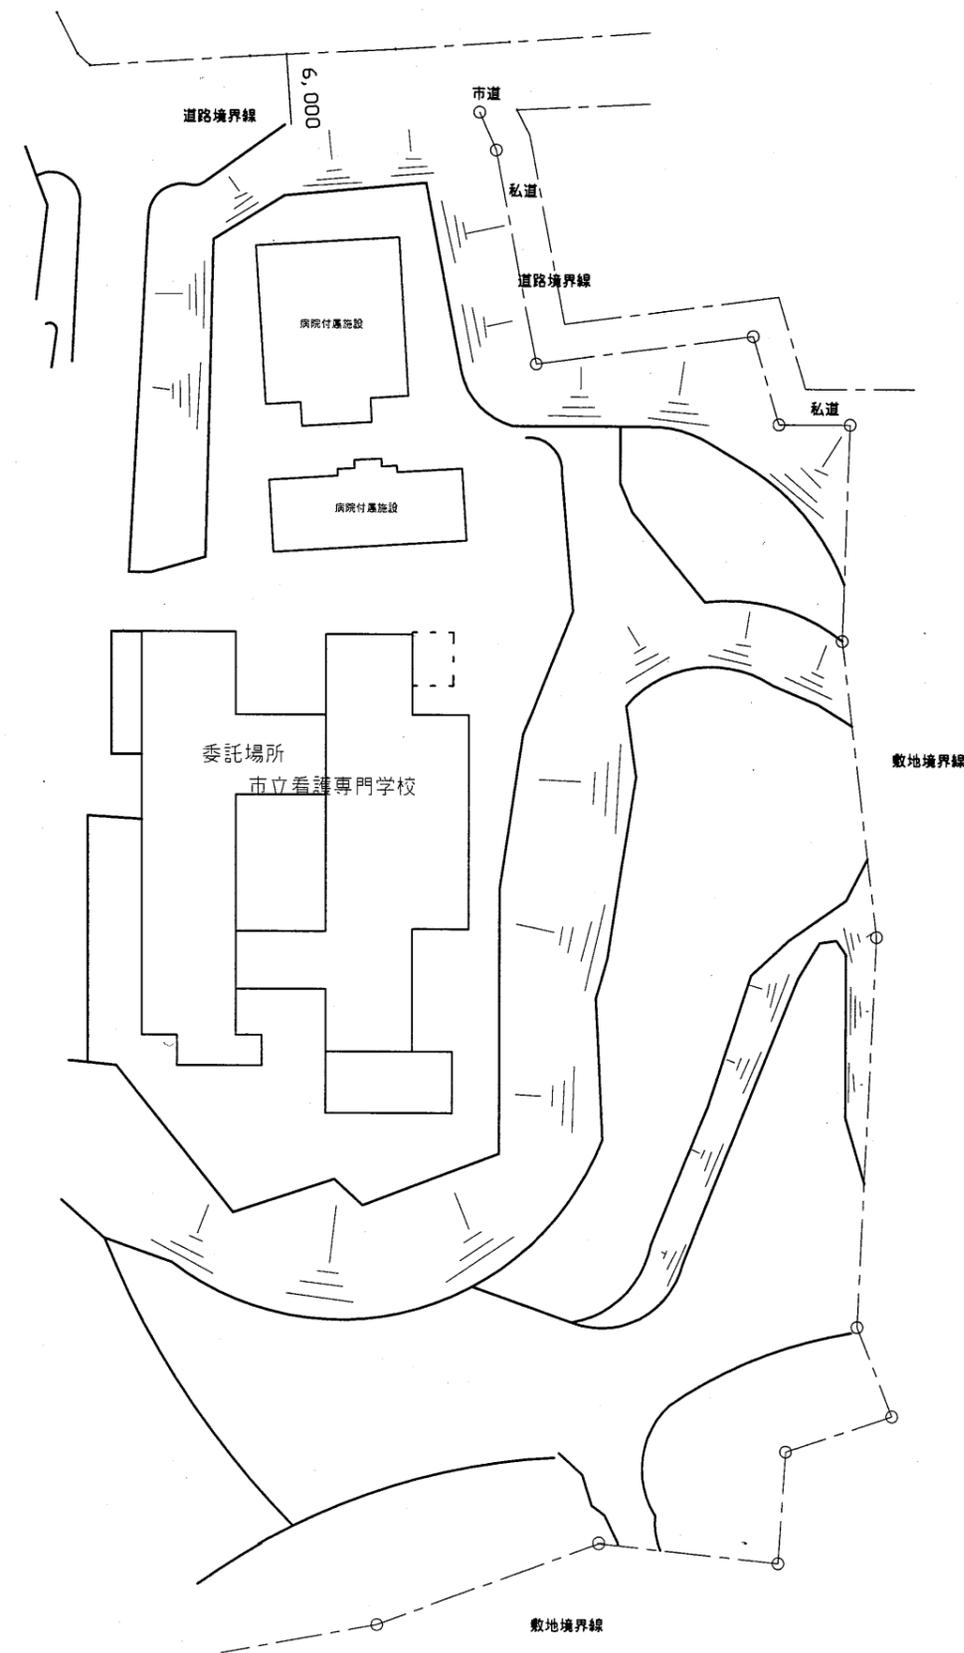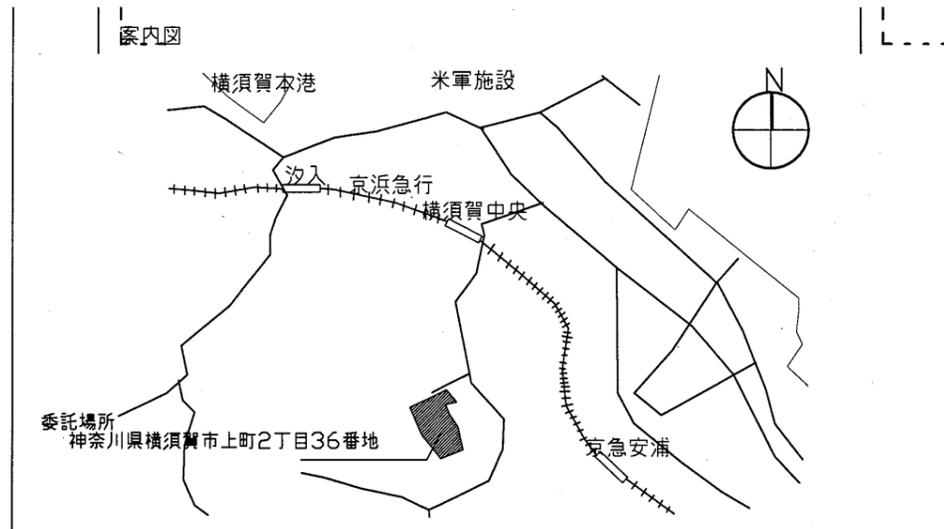

看護専門学校


横須賀市
財務部 FM推進課

工事名	中央図書館ほか9か所建築基準法第12条定期点検業務委託			設計者資格 氏名	級建築士登録第 号			課長	主査等	担当者	横須賀市 財務部 FM推進課
図面名称	案内・配置図	図番	縮尺	NS	作図	平成 年 月 日					

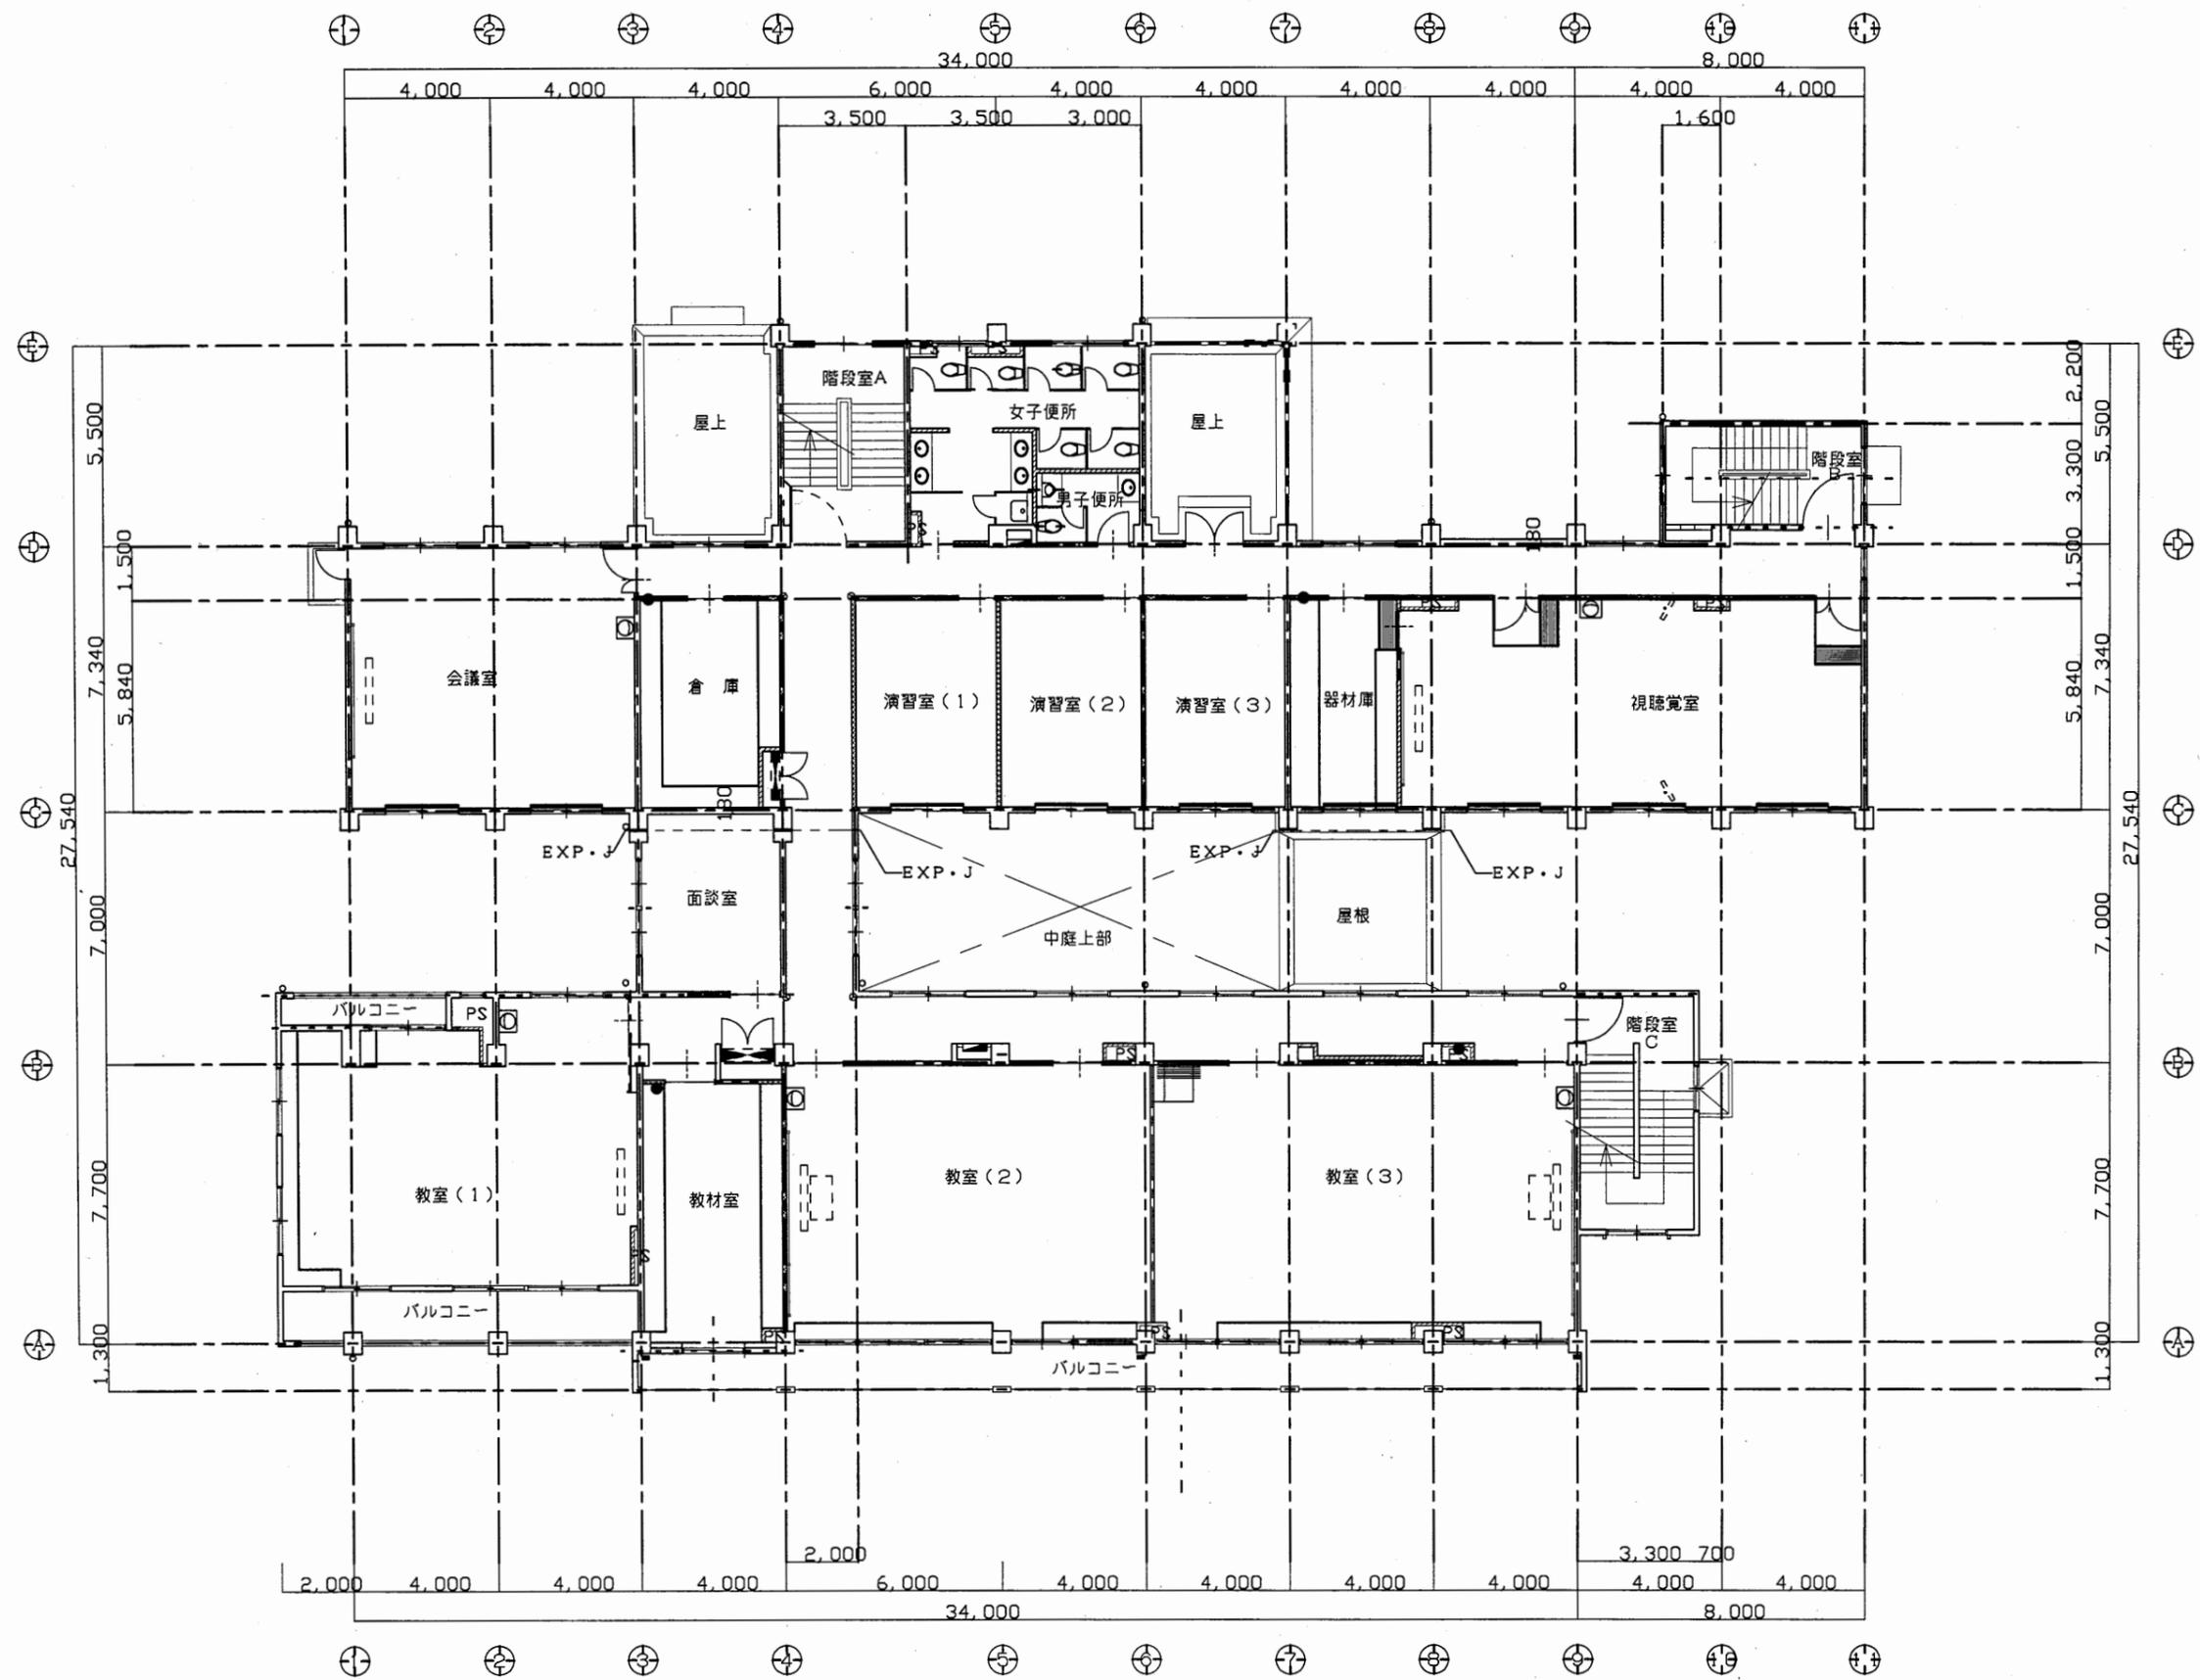


看護専門学校

工事名	中央図書館ほか9か所建築基準法第12条定期点検業務委託			設計者資格 氏名	級建築士登録第 号			課長	主査等	担当者	横須賀市 財務部 FM推進課
図面名称	2階平面図	図番	縮尺	1:200	作図	平成 年 月 日					

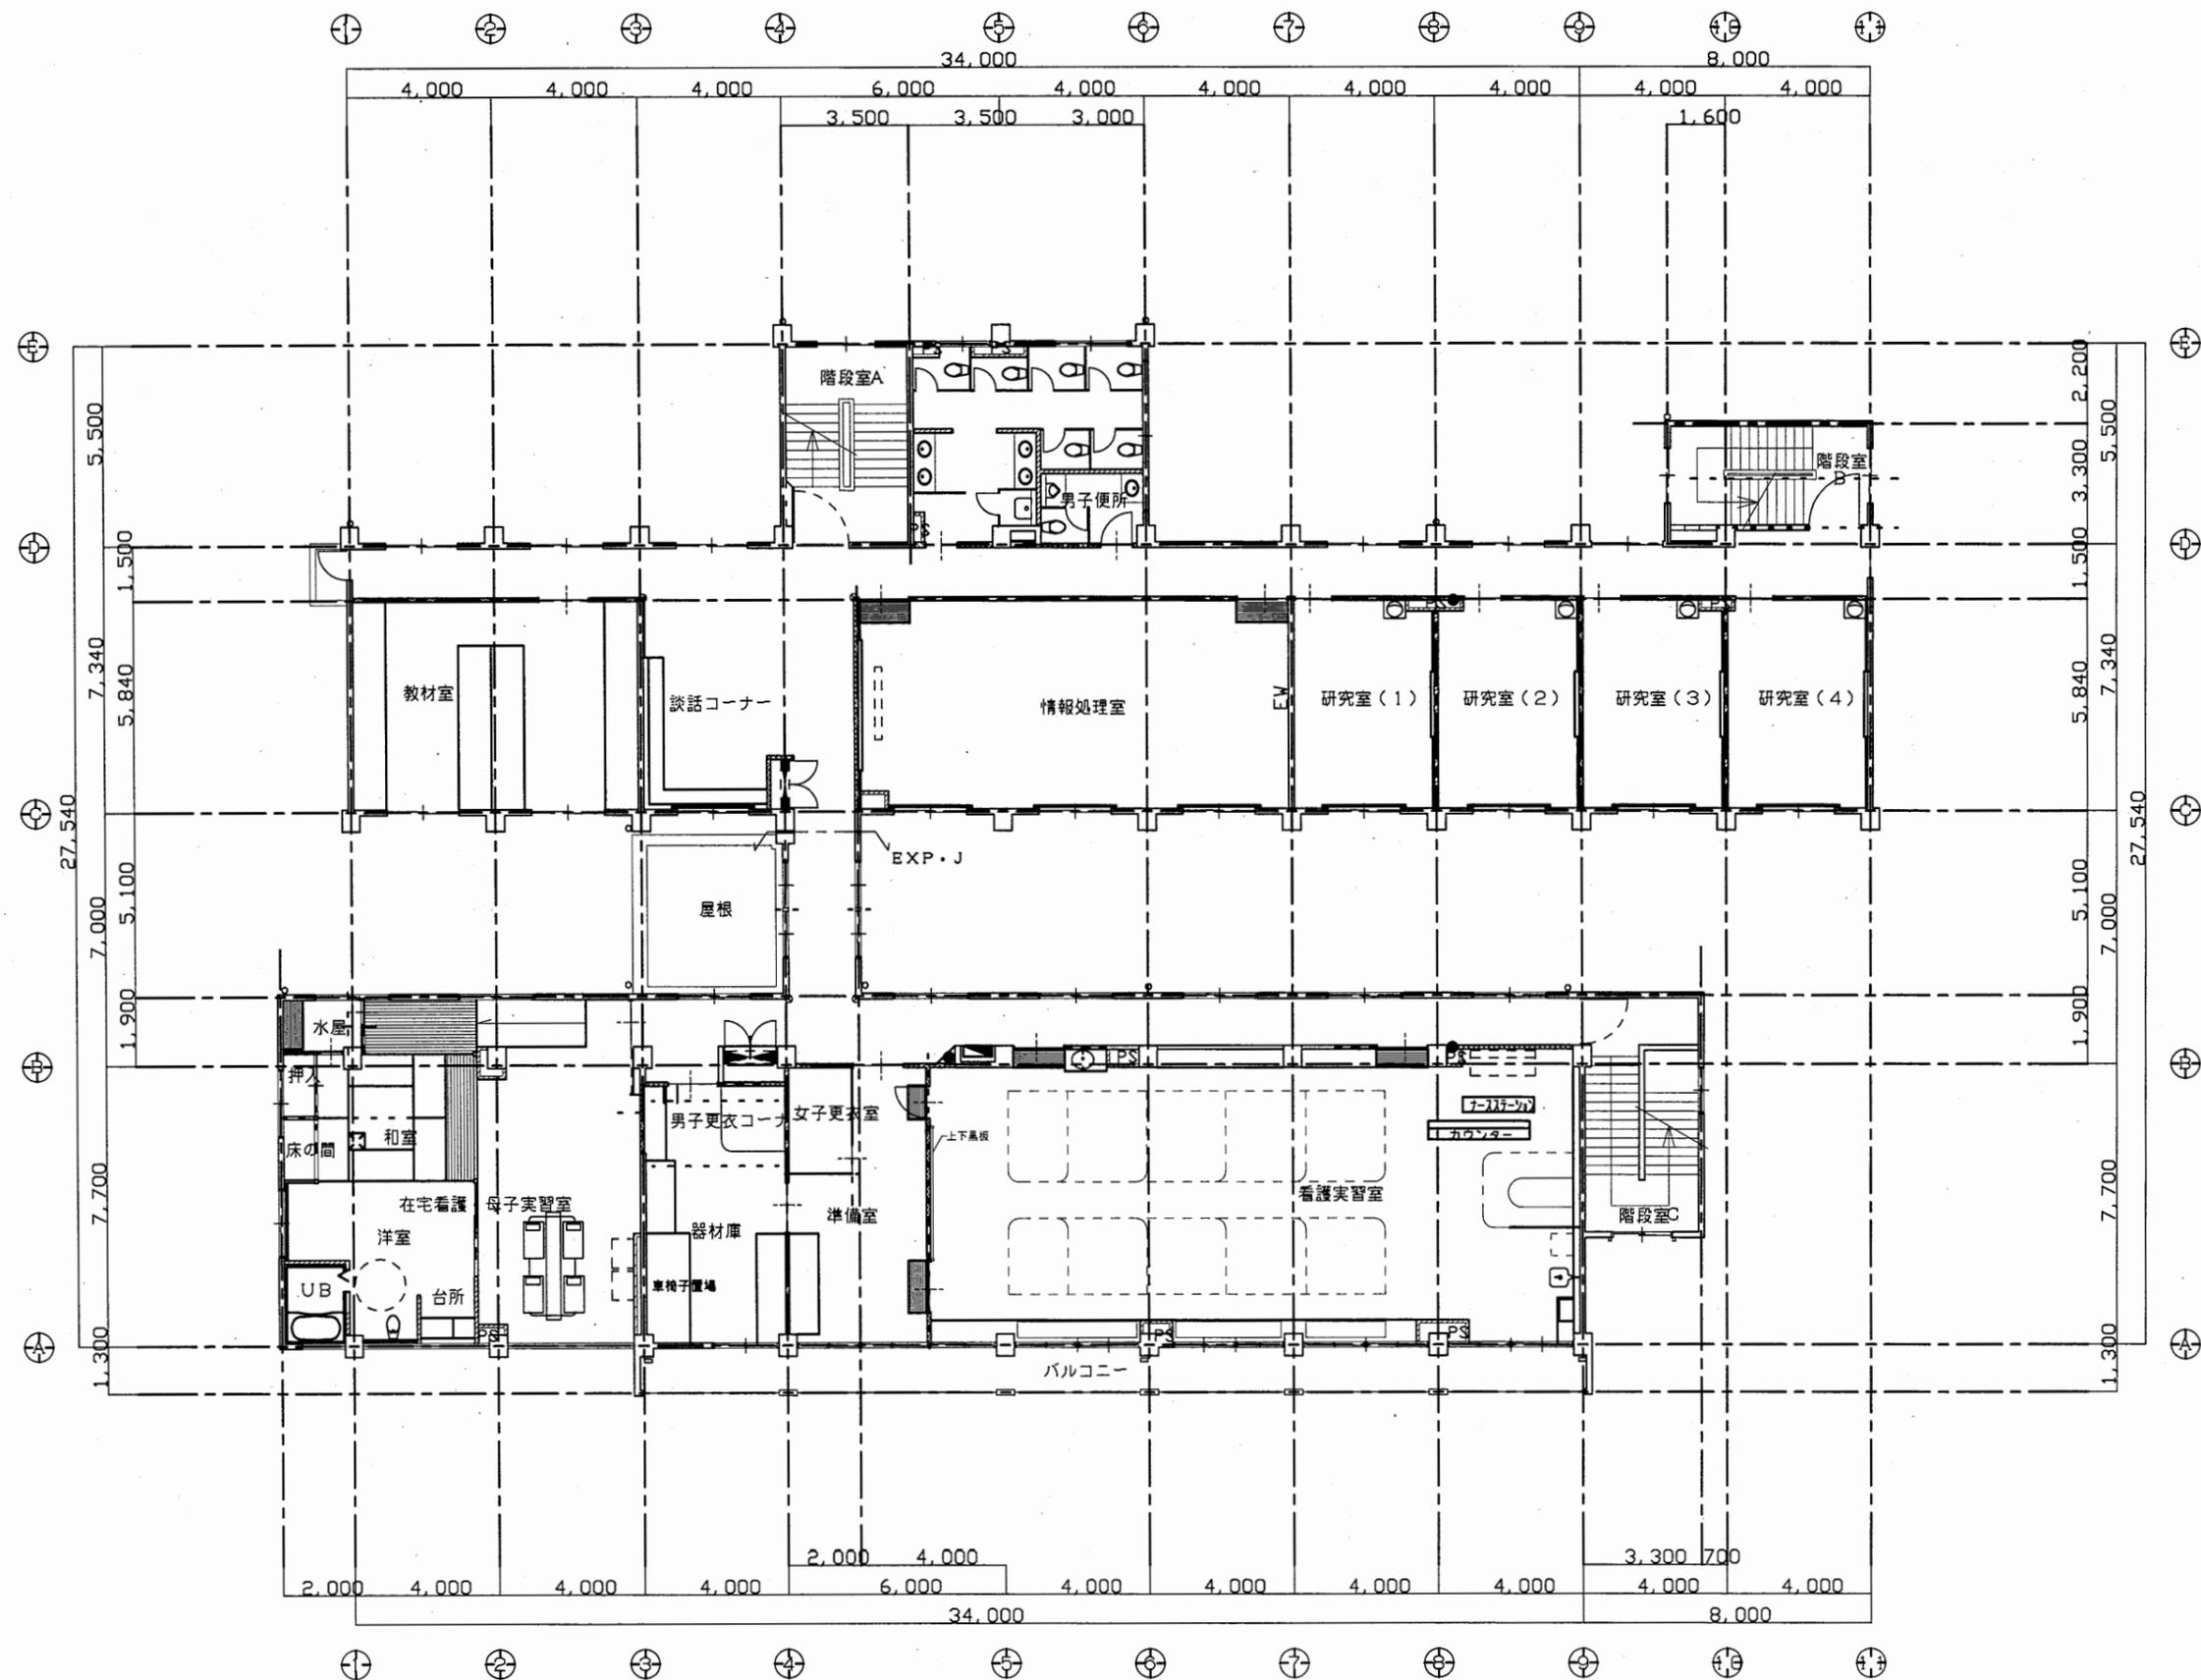


看護専門学校

工事名	中央図書館ほか9か所建築基準法第12条定期点検業務委託			設計者資格 氏名	級建築士登録第 号			課長	主査等	担当者	横須賀市 財務部 FM推進課
図面名称	3階平面図	図番	縮尺	1:200	作図	平成 年 月 日					

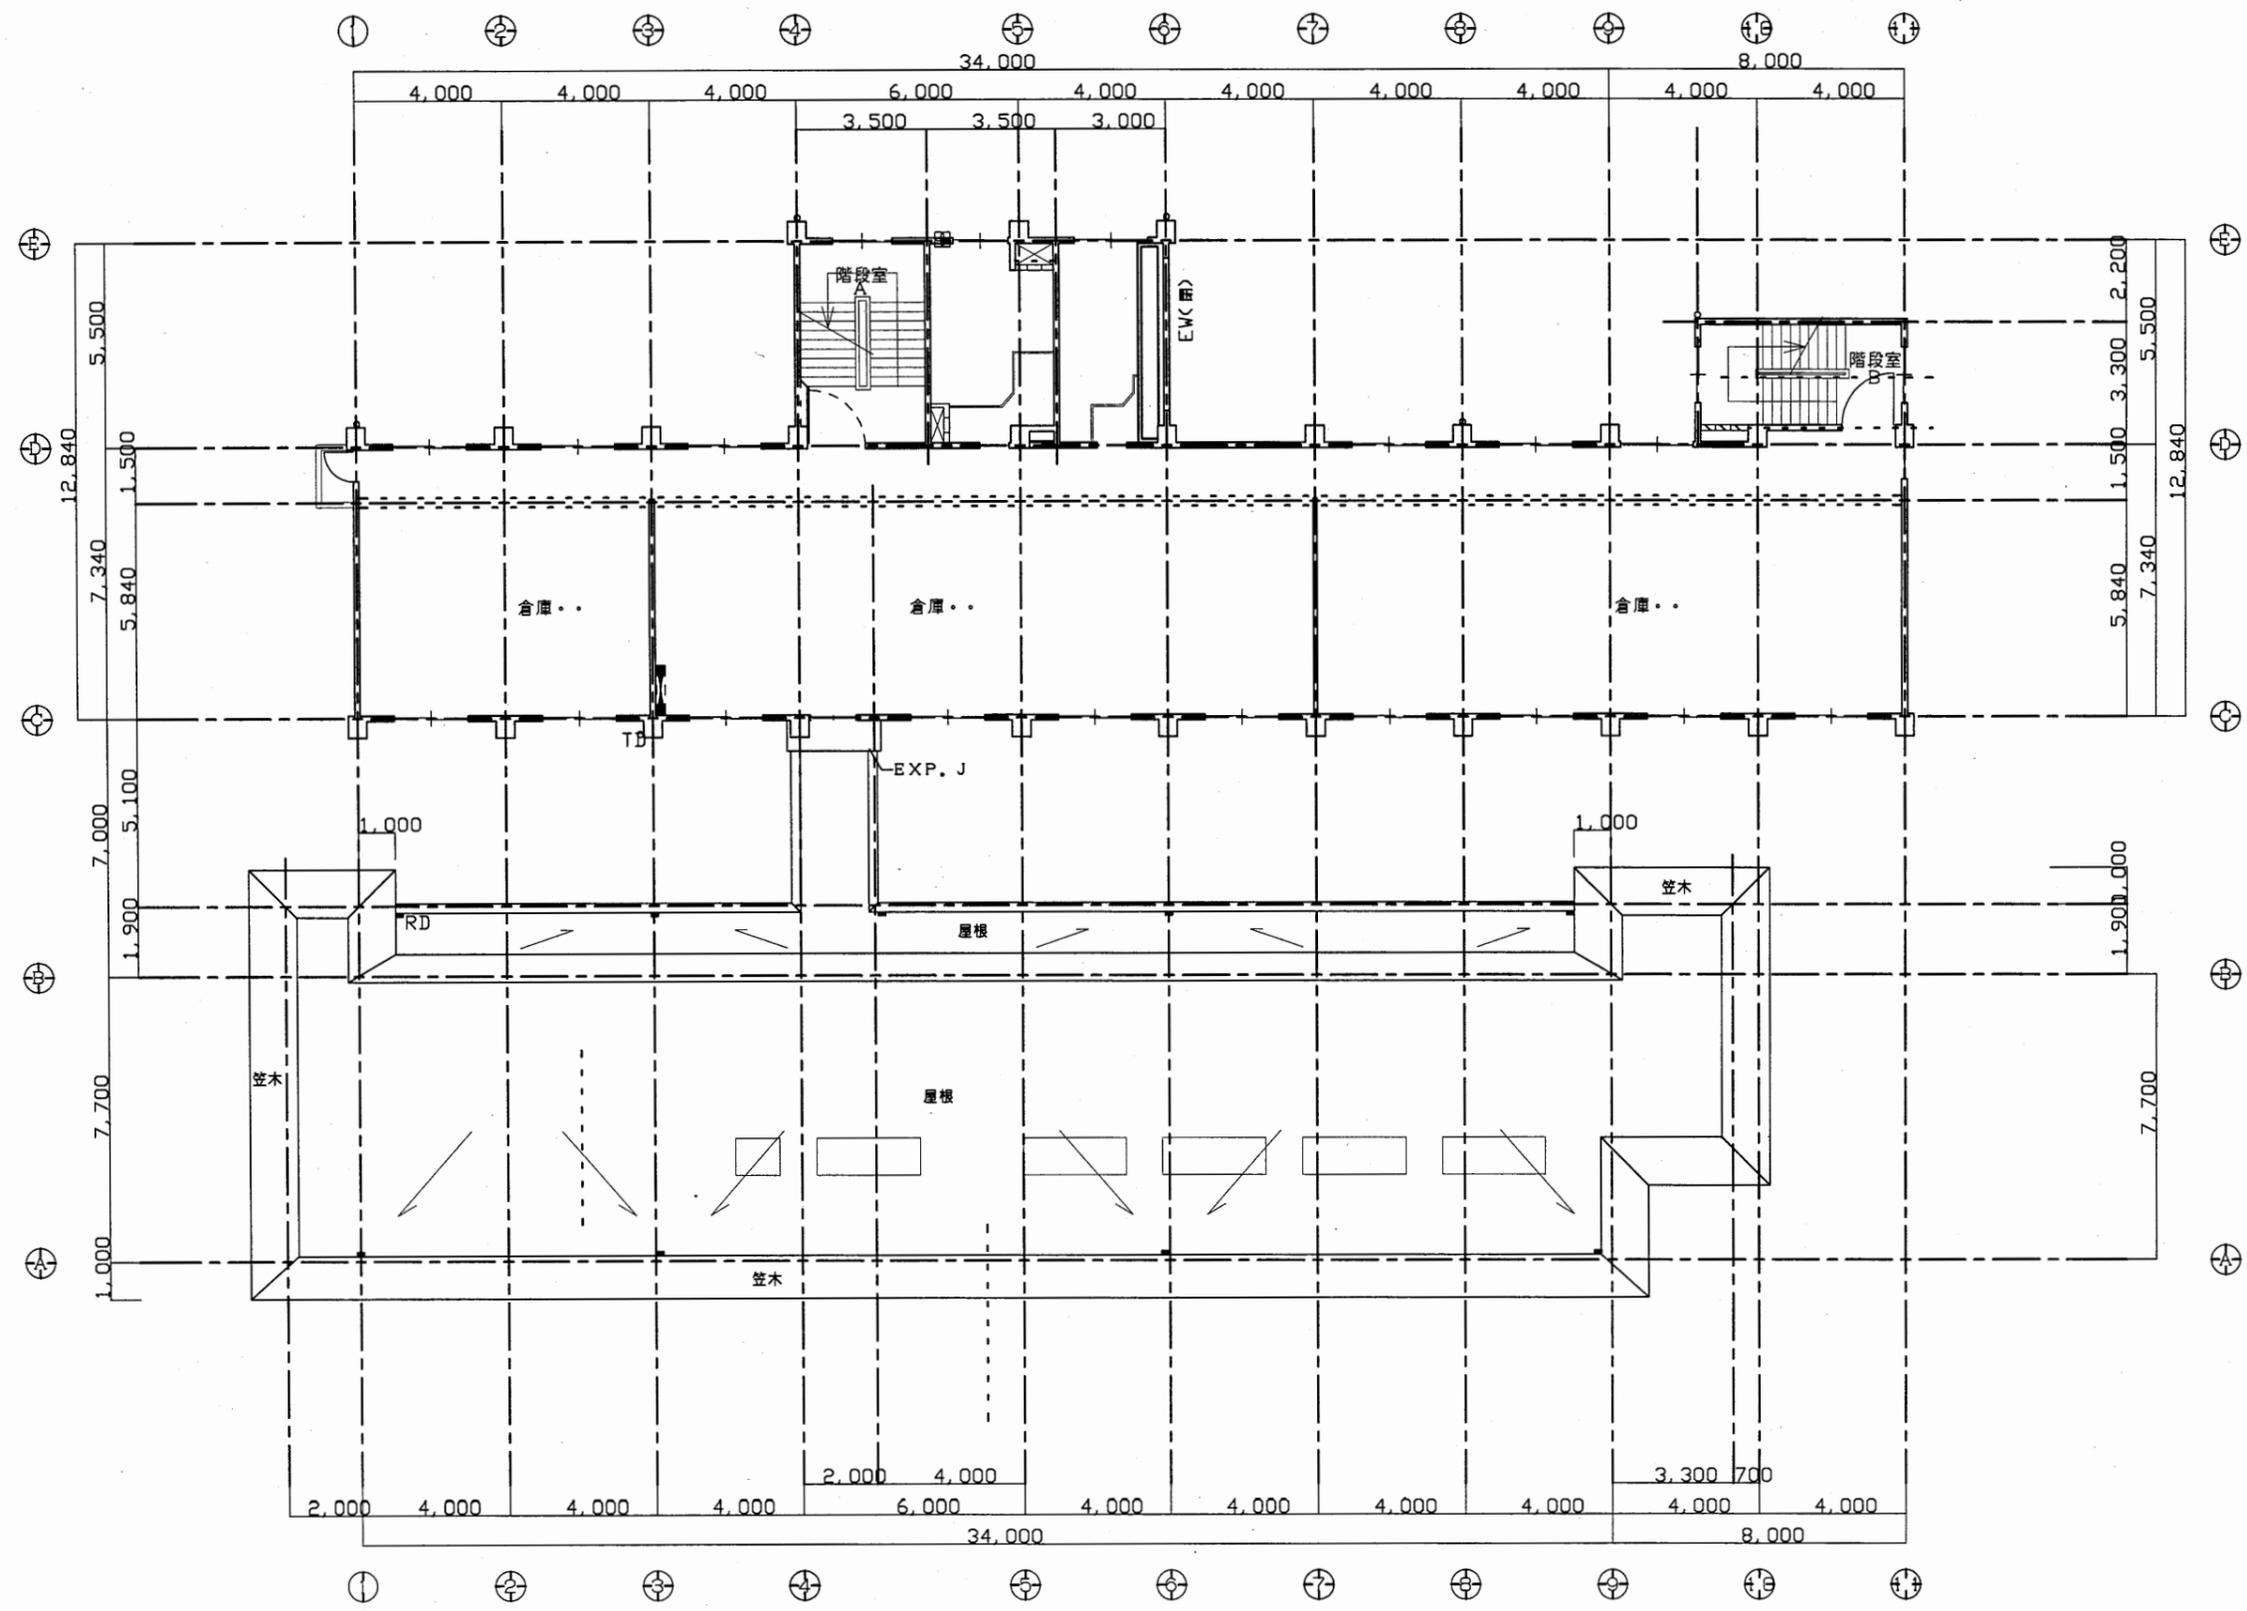


看護専門学校

工事名	中央図書館ほか9か所建築基準法第12条定期点検業務委託			設計者資格 氏名	級建築士登録第 号			課長	主査等	担当者	横須賀市 財務部 FM推進課
図面名称	4階平面図	図番	縮尺	1:200	作図	平成 年 月 日					

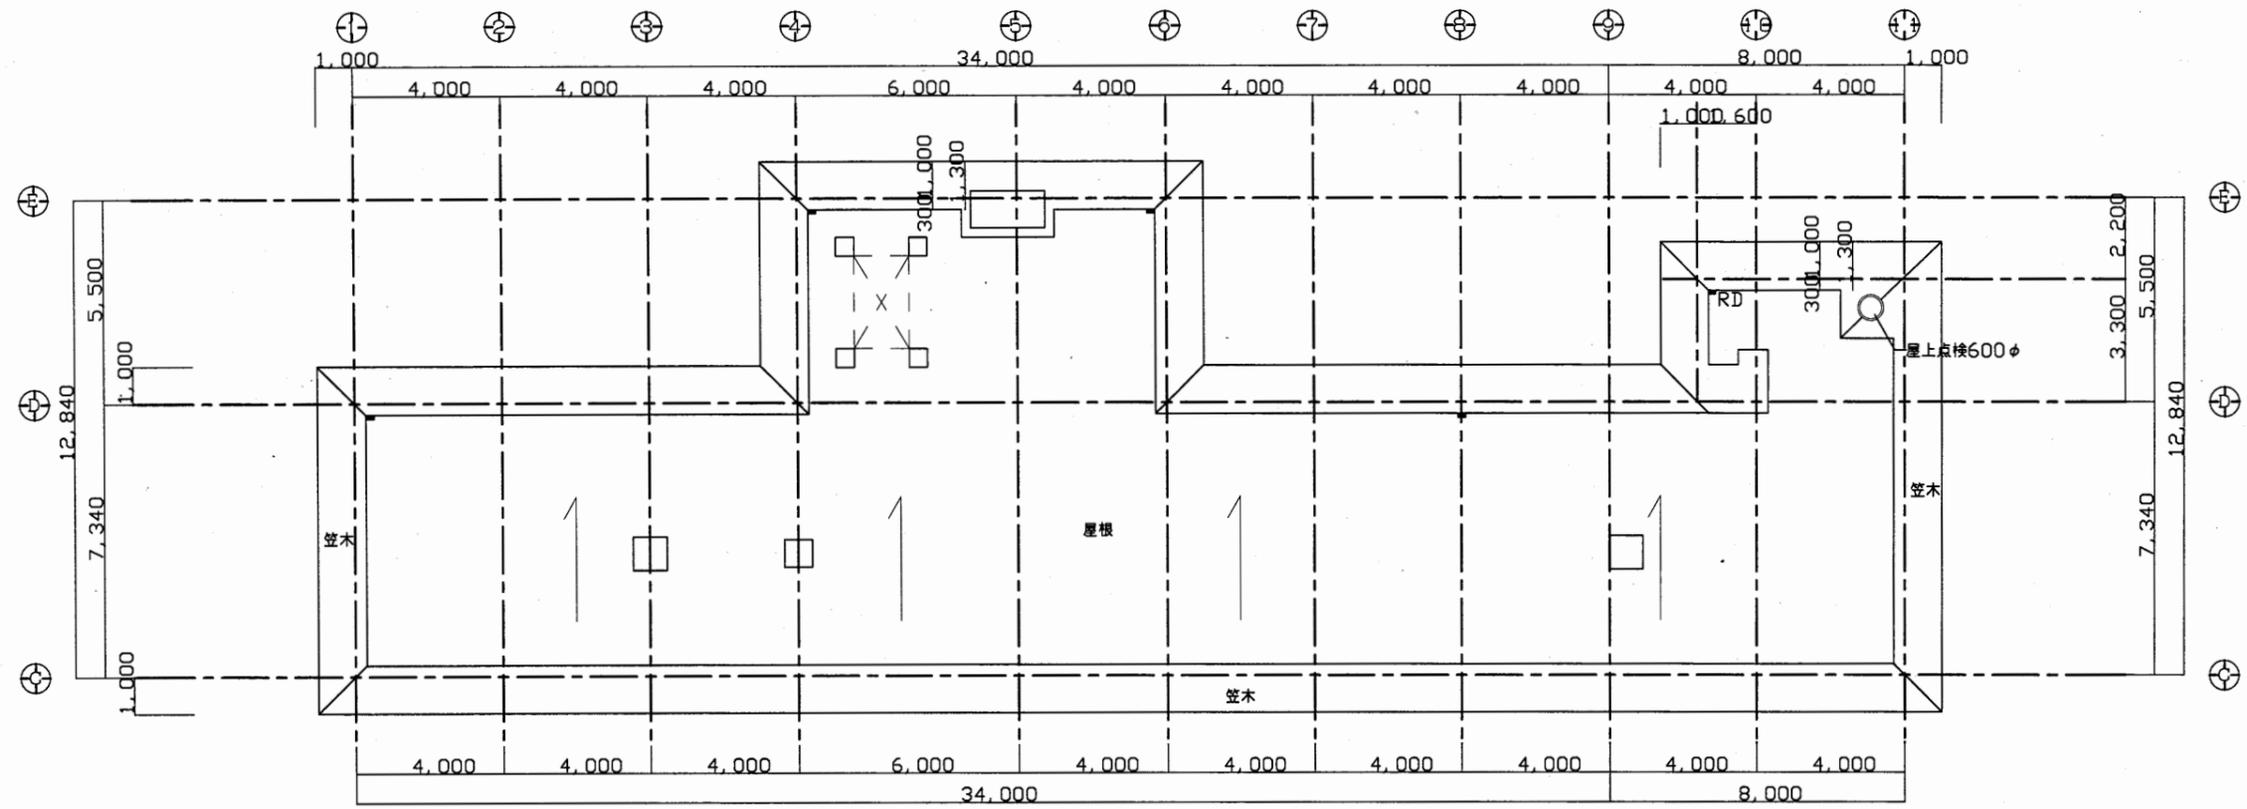

階平面図

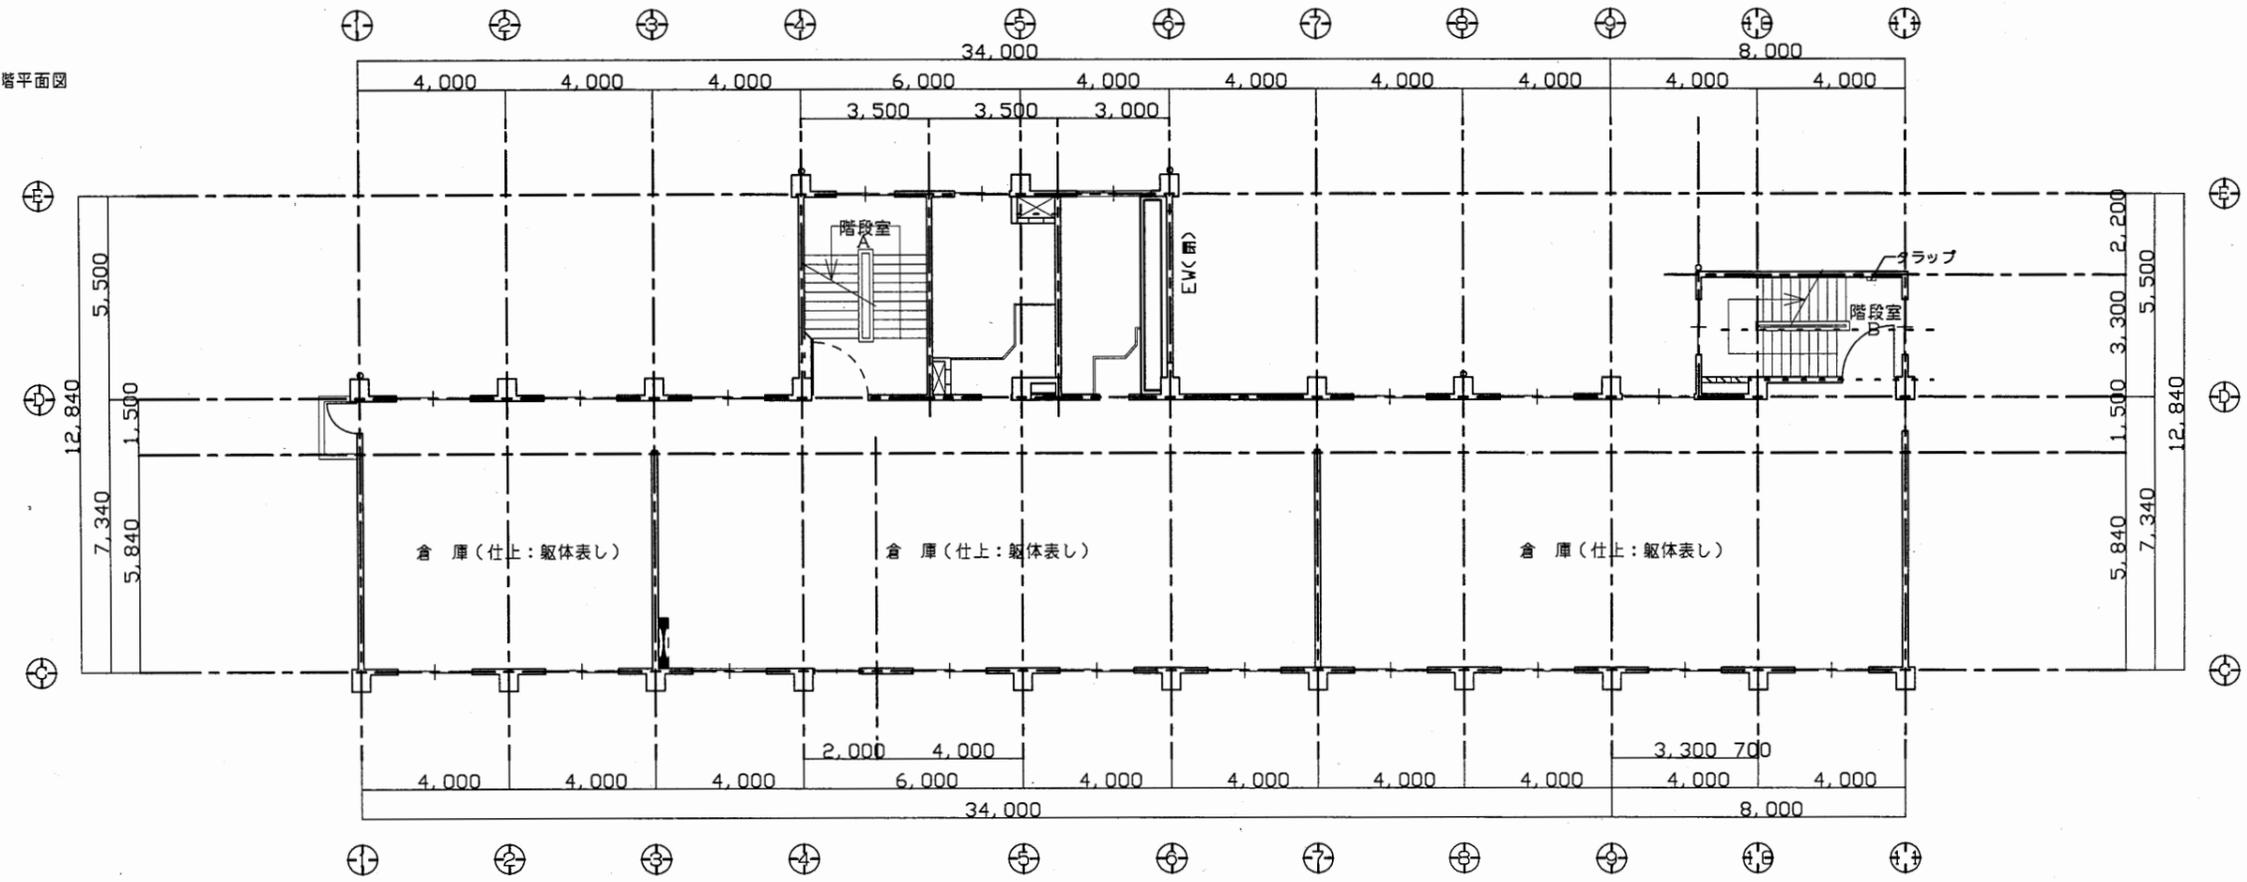


看護専門学校

工事名	中央図書館ほか9か所建築基準法第12条定期点検業務委託			設計者資格 氏名	級建築士登録第 号			課長	主査等	担当者	横須賀市 財務部 FM推進課
図面名称	5-R階平面図	図番	縮尺	1:200	作図	平成	年	月	日		

南側立面図



北側立面図

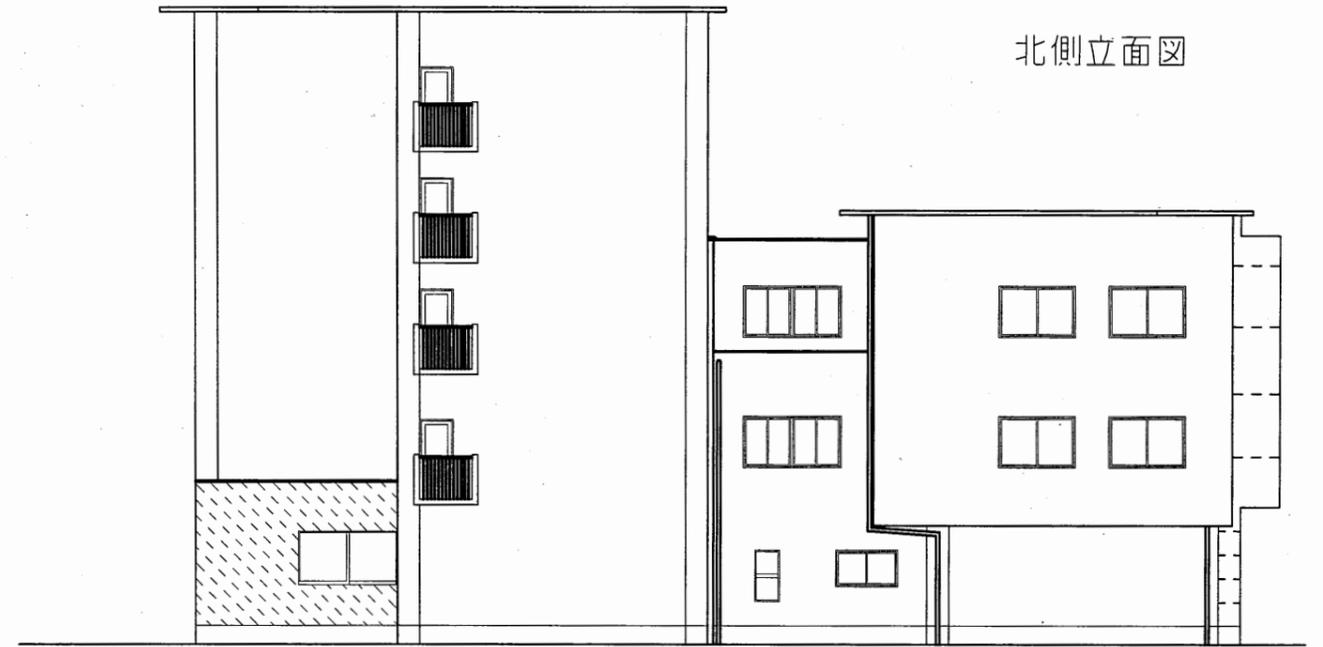

西側立面図




東側立面図




看護専門学校

工事名	中央図書館ほか9か所建築基準法第12条定期点検業務委託			設計者資格 氏名	級建築士登録第 号			課長	主査等	担当者	横須賀市 財務部 FM推進課
図面名称	各立面図	図番	縮尺	1:200	作図	平成	年	月	日		

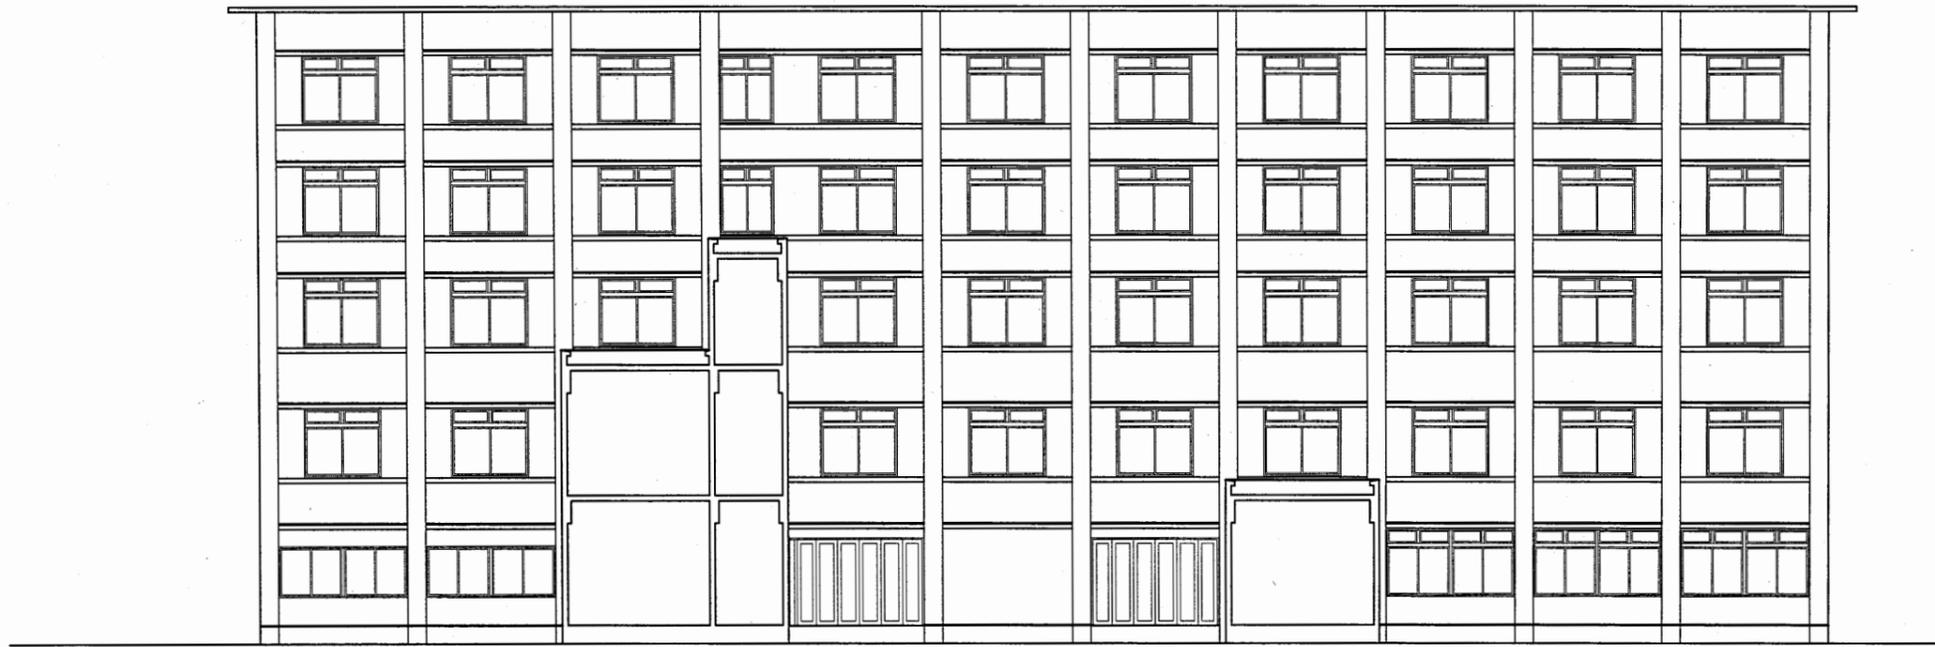


A棟西側立面図

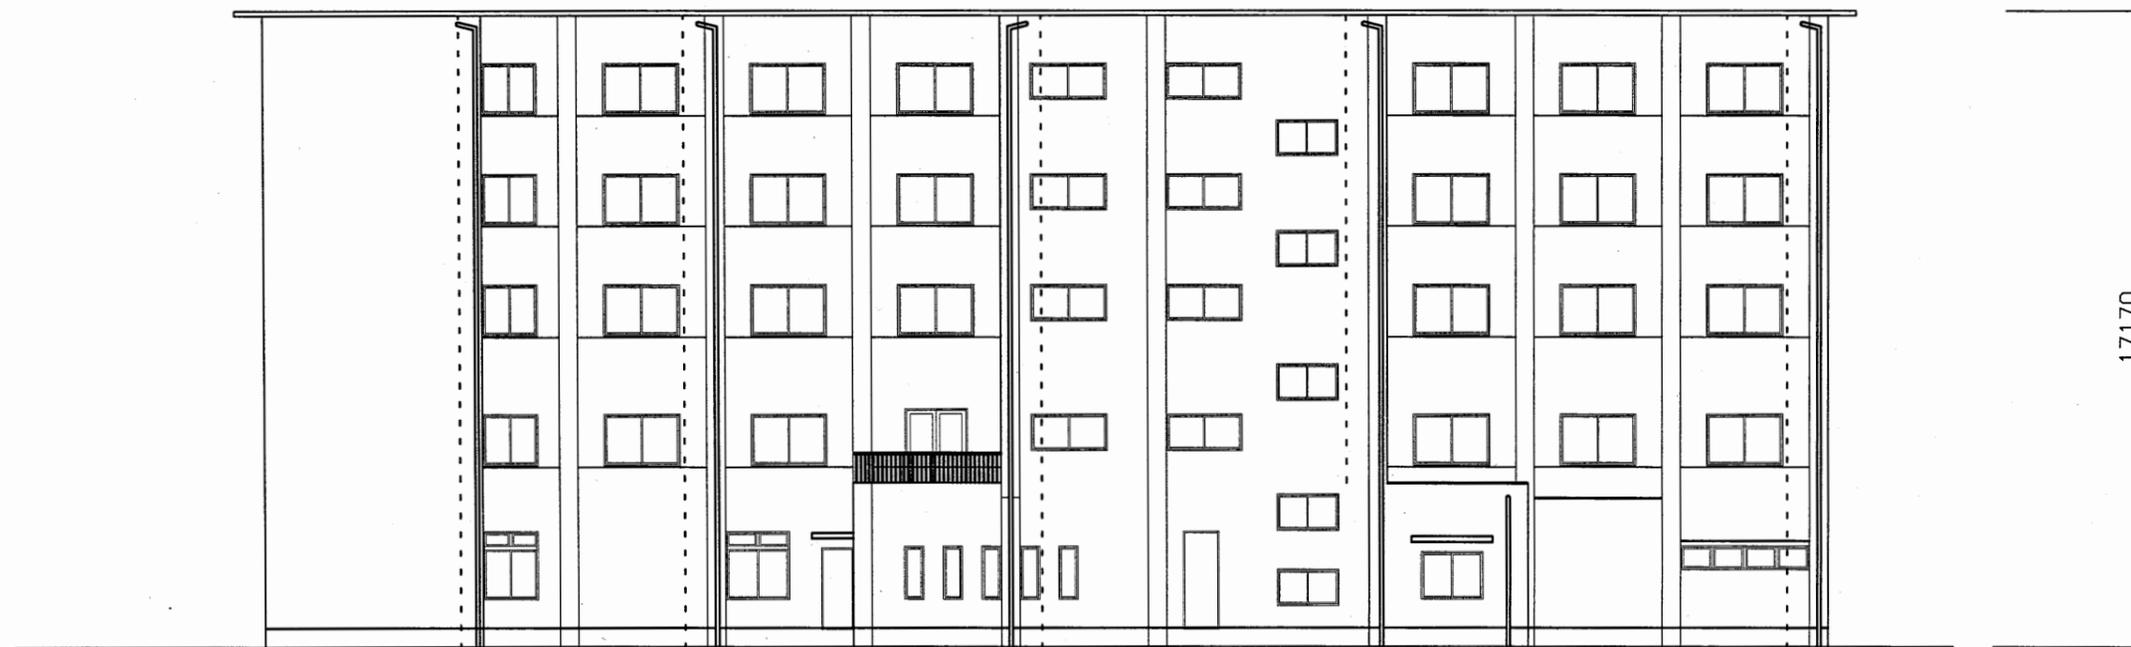

A棟東側立面図

看護専門学校

工事名	中央図書館ほか9か所建築基準法第12条定期点検業務委託			設計者資格 氏名	級建築士登録第 号			課長	主査等	担当者	横須賀市 財務部 FM推進課
図面名称	各立面図	図番	縮尺	1:200	作図	平成	年	月	日		

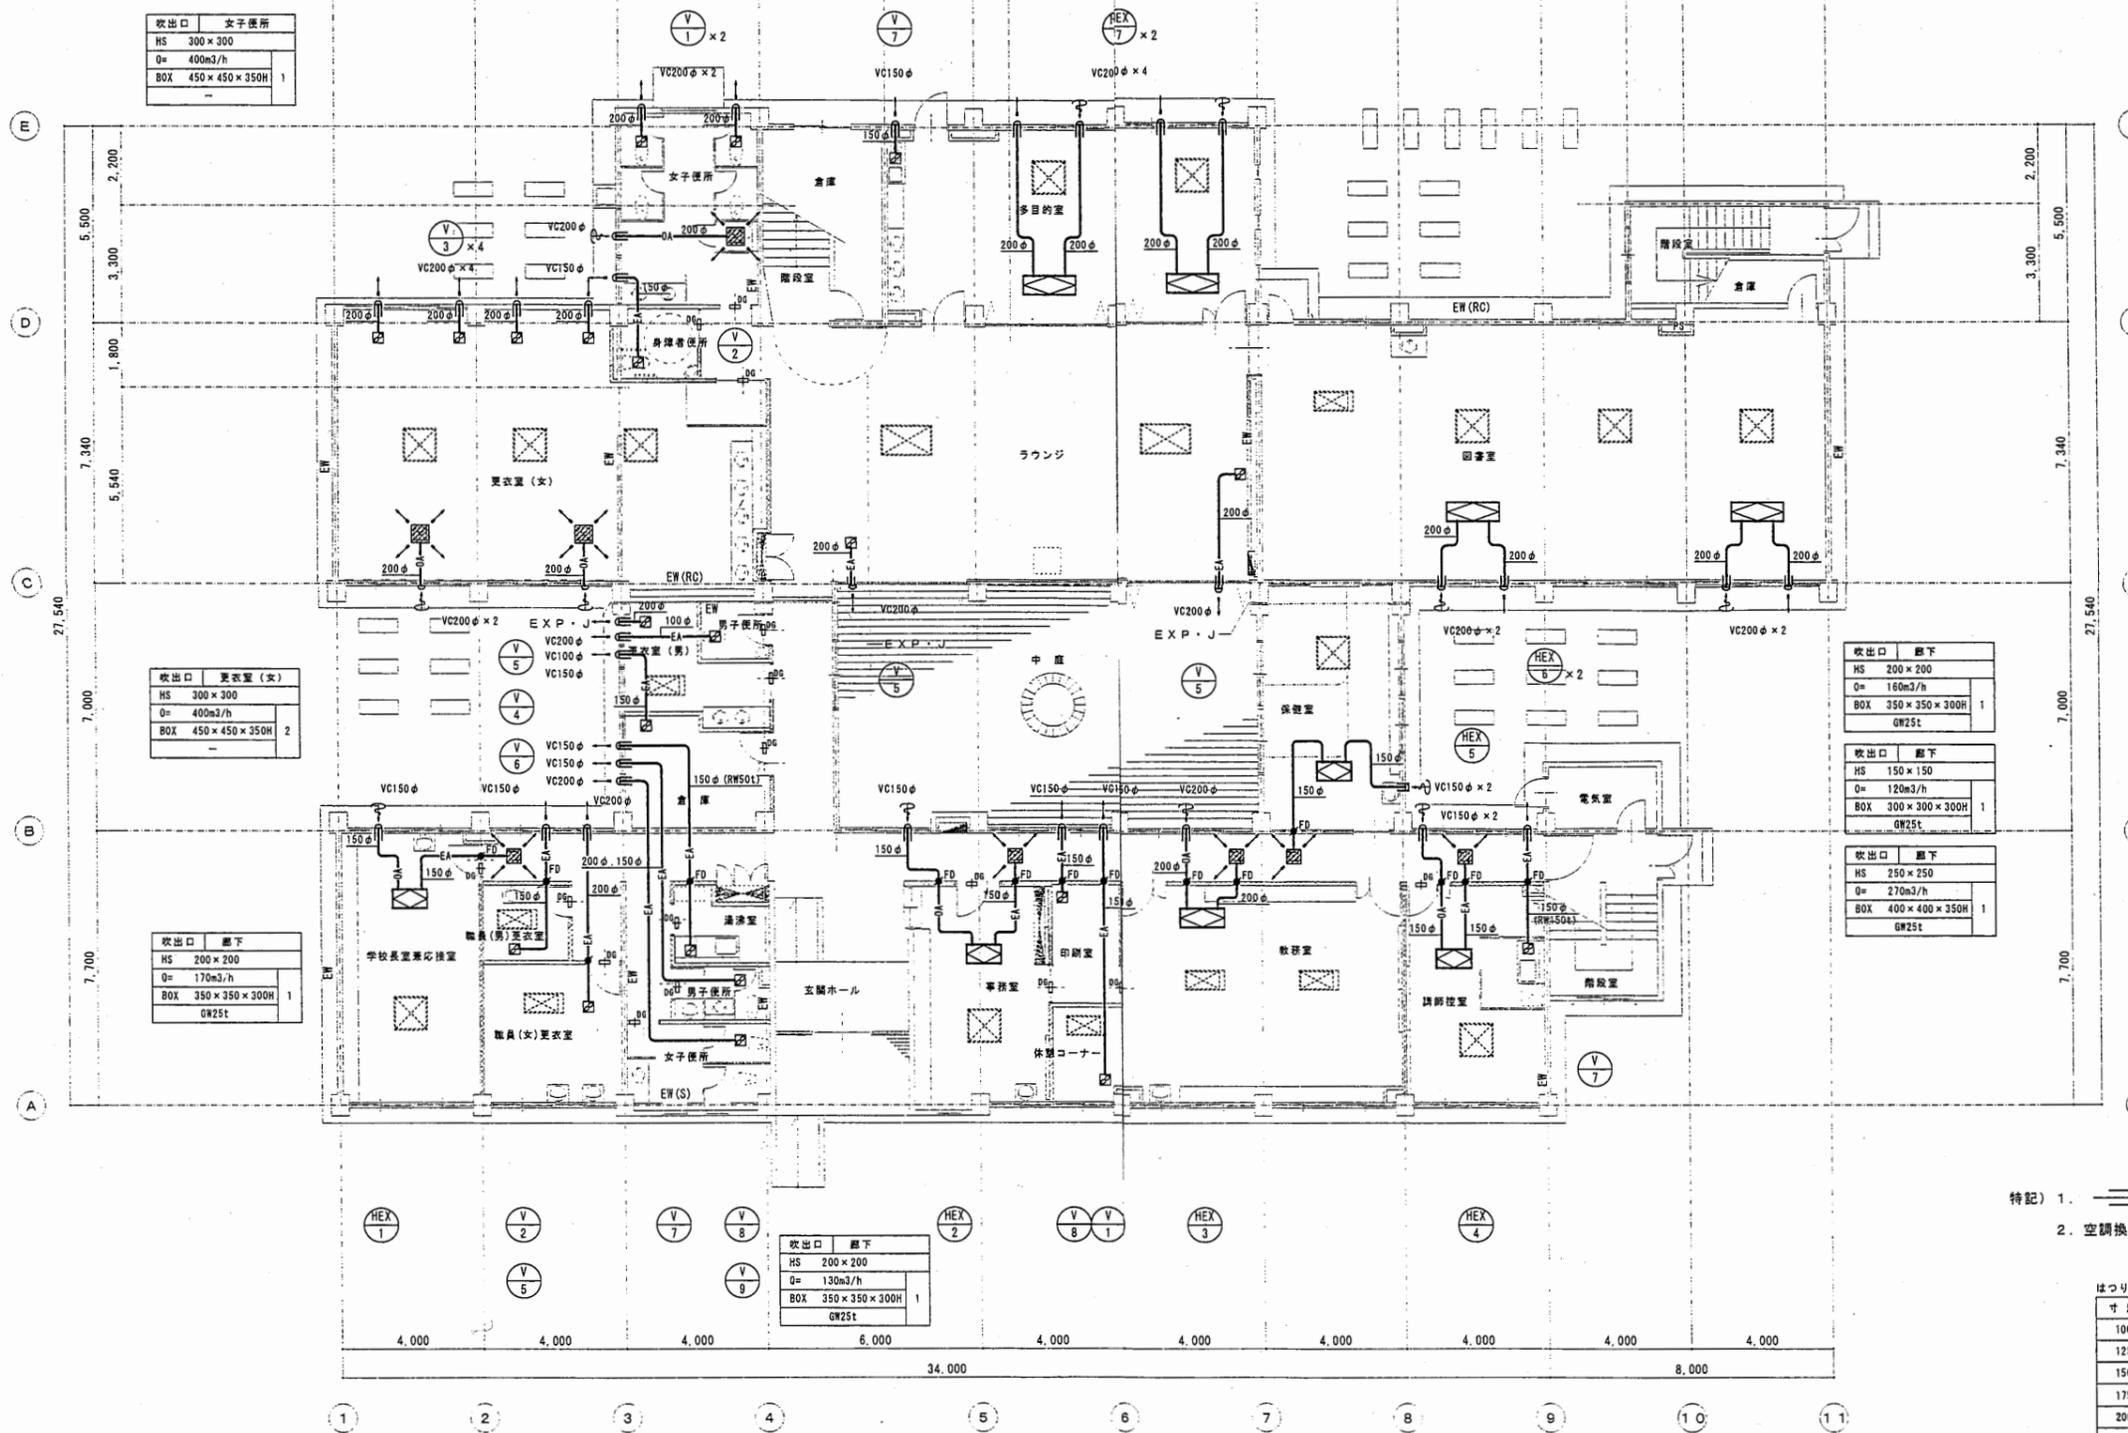

吹出口	女子便所
HS	300×300
Q	400m ³ /h
BOX	450×450×350H 1

吹出口	更衣室(女)
HS	300×300
Q	400m ³ /h
BOX	450×450×350H 2

吹出口	廊下
HS	200×200
Q	170m ³ /h
BOX	350×350×300H 1

吹出口	廊下
HS	200×200
Q	160m ³ /h
BOX	350×350×300H 1

吹出口	廊下
HS	150×150
Q	120m ³ /h
BOX	300×300×300H 1

吹出口	廊下
HS	250×250
Q	270m ³ /h
BOX	400×400×350H 1

吹出口	廊下
HS	200×200
Q	130m ³ /h
BOX	350×350×300H 1


特記) 1. 〰〰部分にはつり補修部分を示す。
 2. 空調換気扇のOA、EAダクトは保温を行う。

はつり材(寸法は150Lとする)

寸法	数量
100φ	-
125φ	-
150φ	1
175φ	-
200φ	13
250φ	23

看護専門学校

工事名	中央図書館ほか9か所建築基準法第12条定期点検業務委託	設計者資格 氏名	級建築士登録第	号	課長	主査等	担当者	横須賀市 財務部 FM推進課
図面名称	設備面図	図番	縮尺	NS	作図	平成	年 月 日	

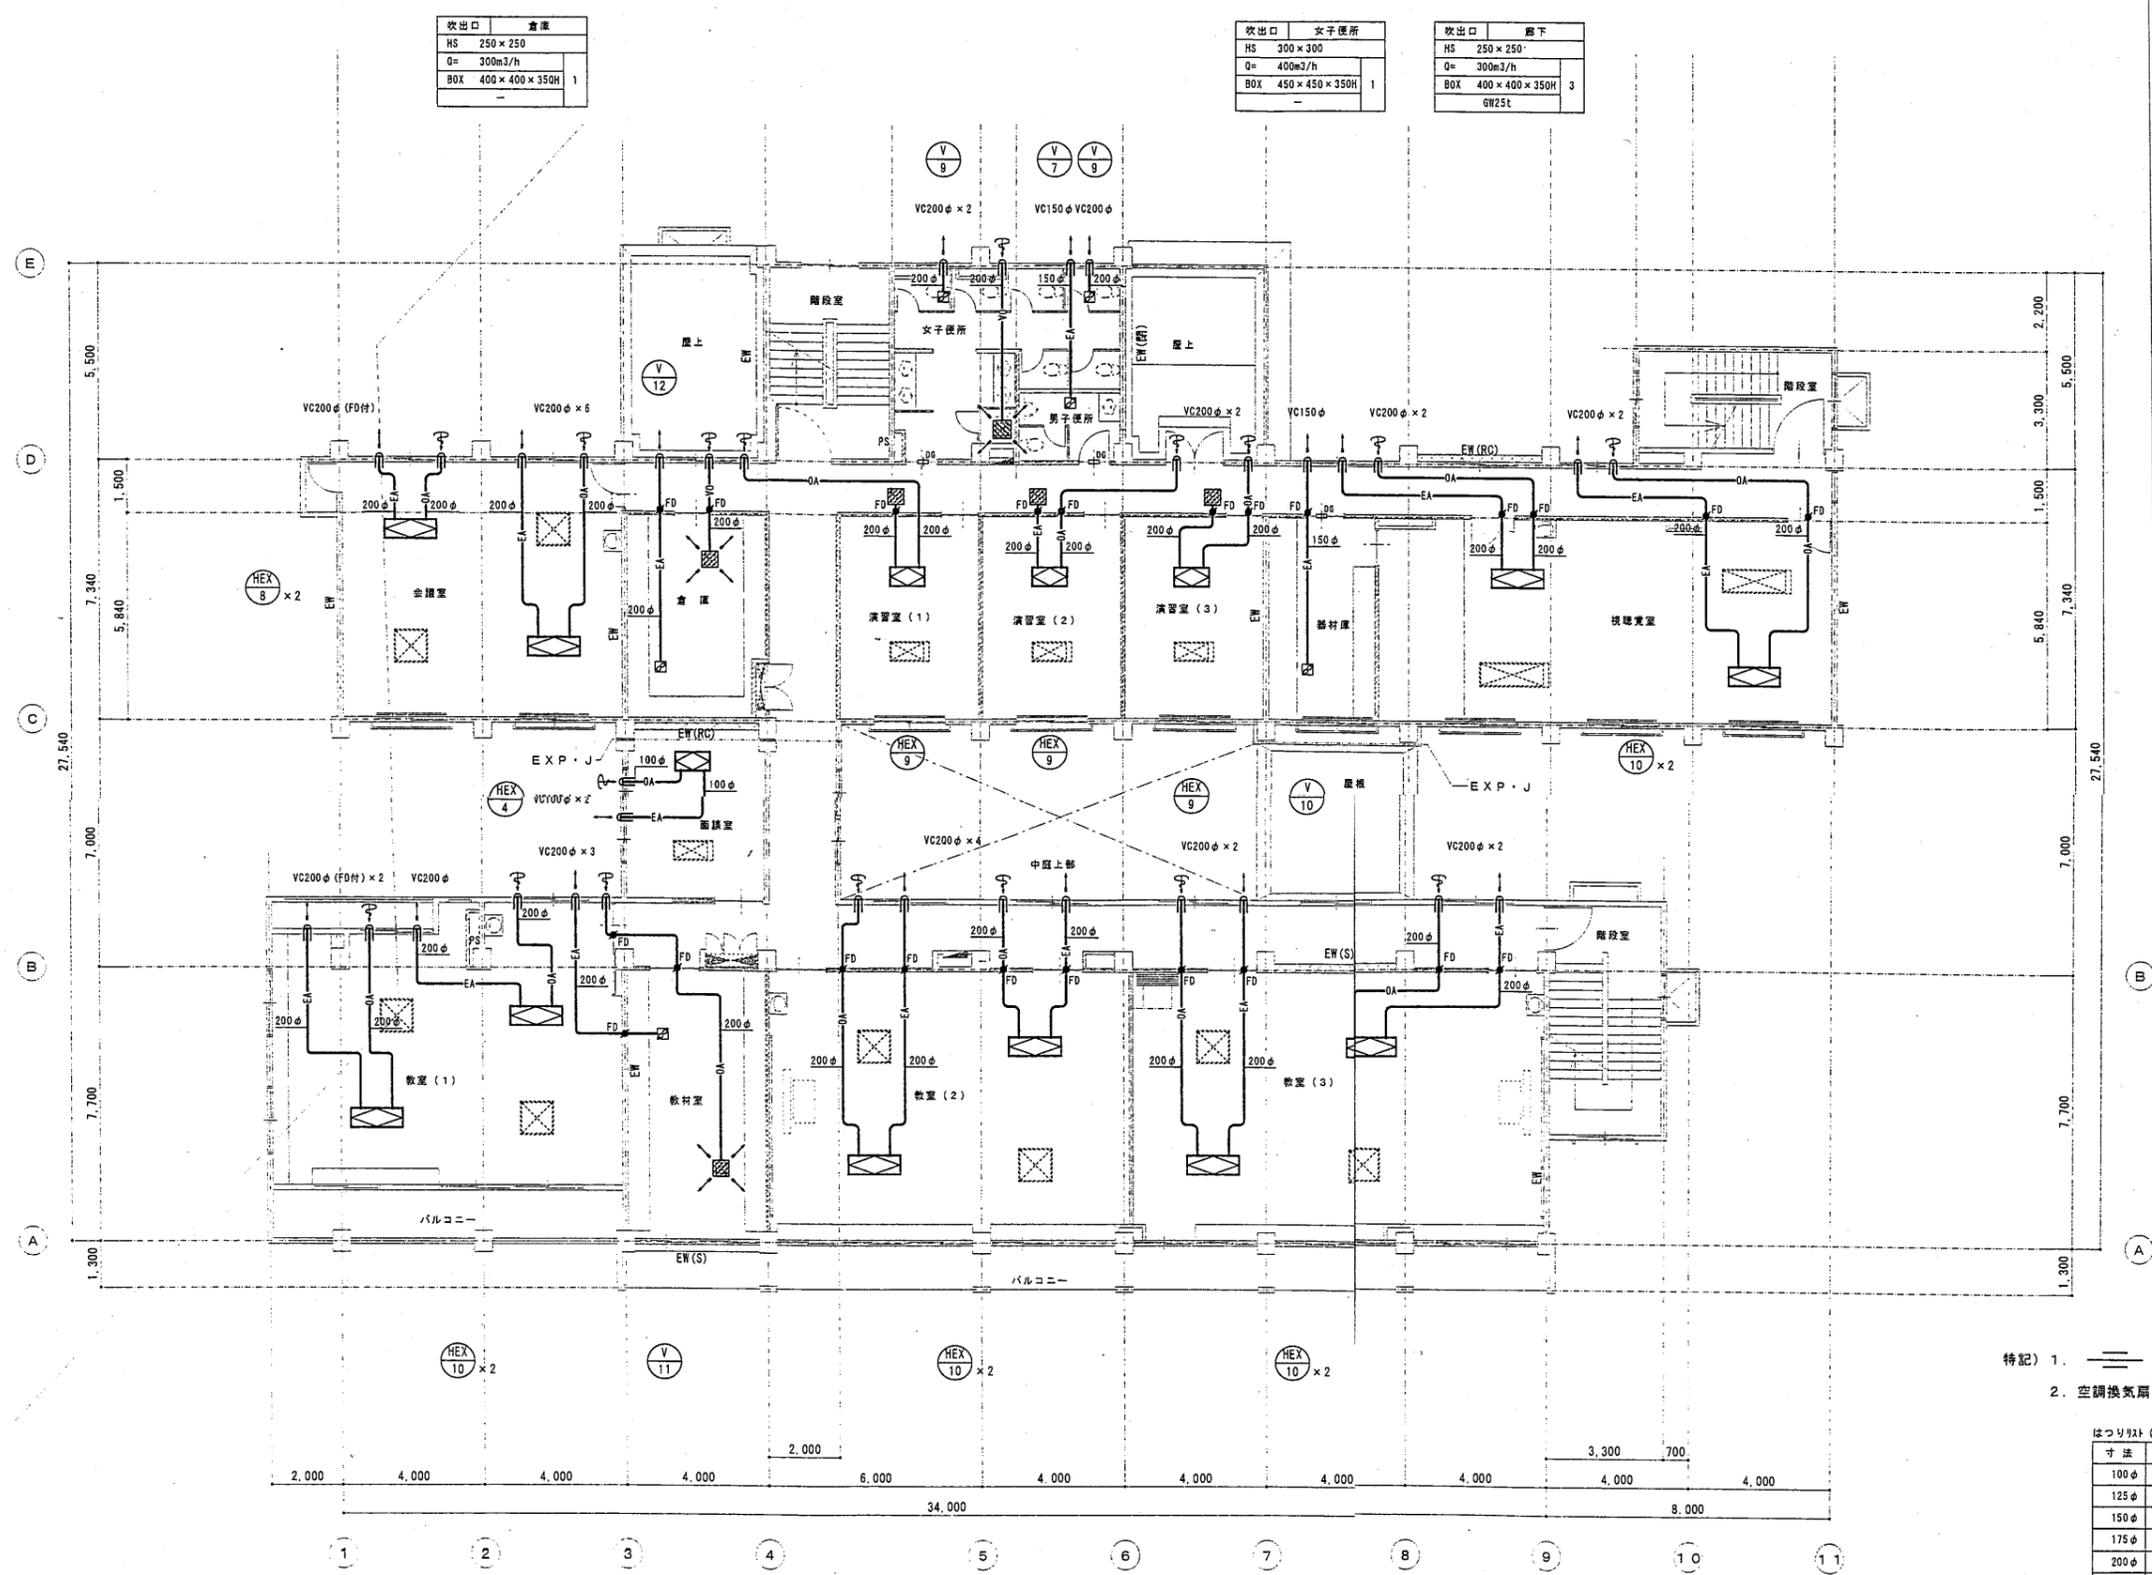

吹出口	倉庫
HS	250 × 250
Q=	300m ³ /h
BOX	400 × 400 × 350H 1

吹出口	女子便所
HS	300 × 300
Q=	400m ³ /h
BOX	450 × 450 × 350H 1

吹出口	廊下
HS	250 × 250
Q=	300m ³ /h
BOX	400 × 400 × 350H 3
	GW25t

吹出口	教科室
HS	300 × 300
Q=	300m ³ /h
BOX	450 × 450 × 350H 1

空調設備 換気2階平面図 S=1/100


- 特記) 1. 〰 部分ははつり補修部分を示す。
 2. 空調換気扇のO.A.、E.Aダクトは保温を行う。

はつり取付 (寸法は150Lとする)

寸法	数量
100φ	-
125φ	-
150φ	2
175φ	-
200φ	2
250φ	29

看護専門学校

工事名	中央図書館ほか9か所建築基準法第12条定期点検業務委託			設計者資格氏名	級建築士登録第 号			課長	主査等	担当者	横須賀市 財務部 FM推進課
図面名称	設備面図	図番	縮尺	NS	作図	平成 年 月 日					

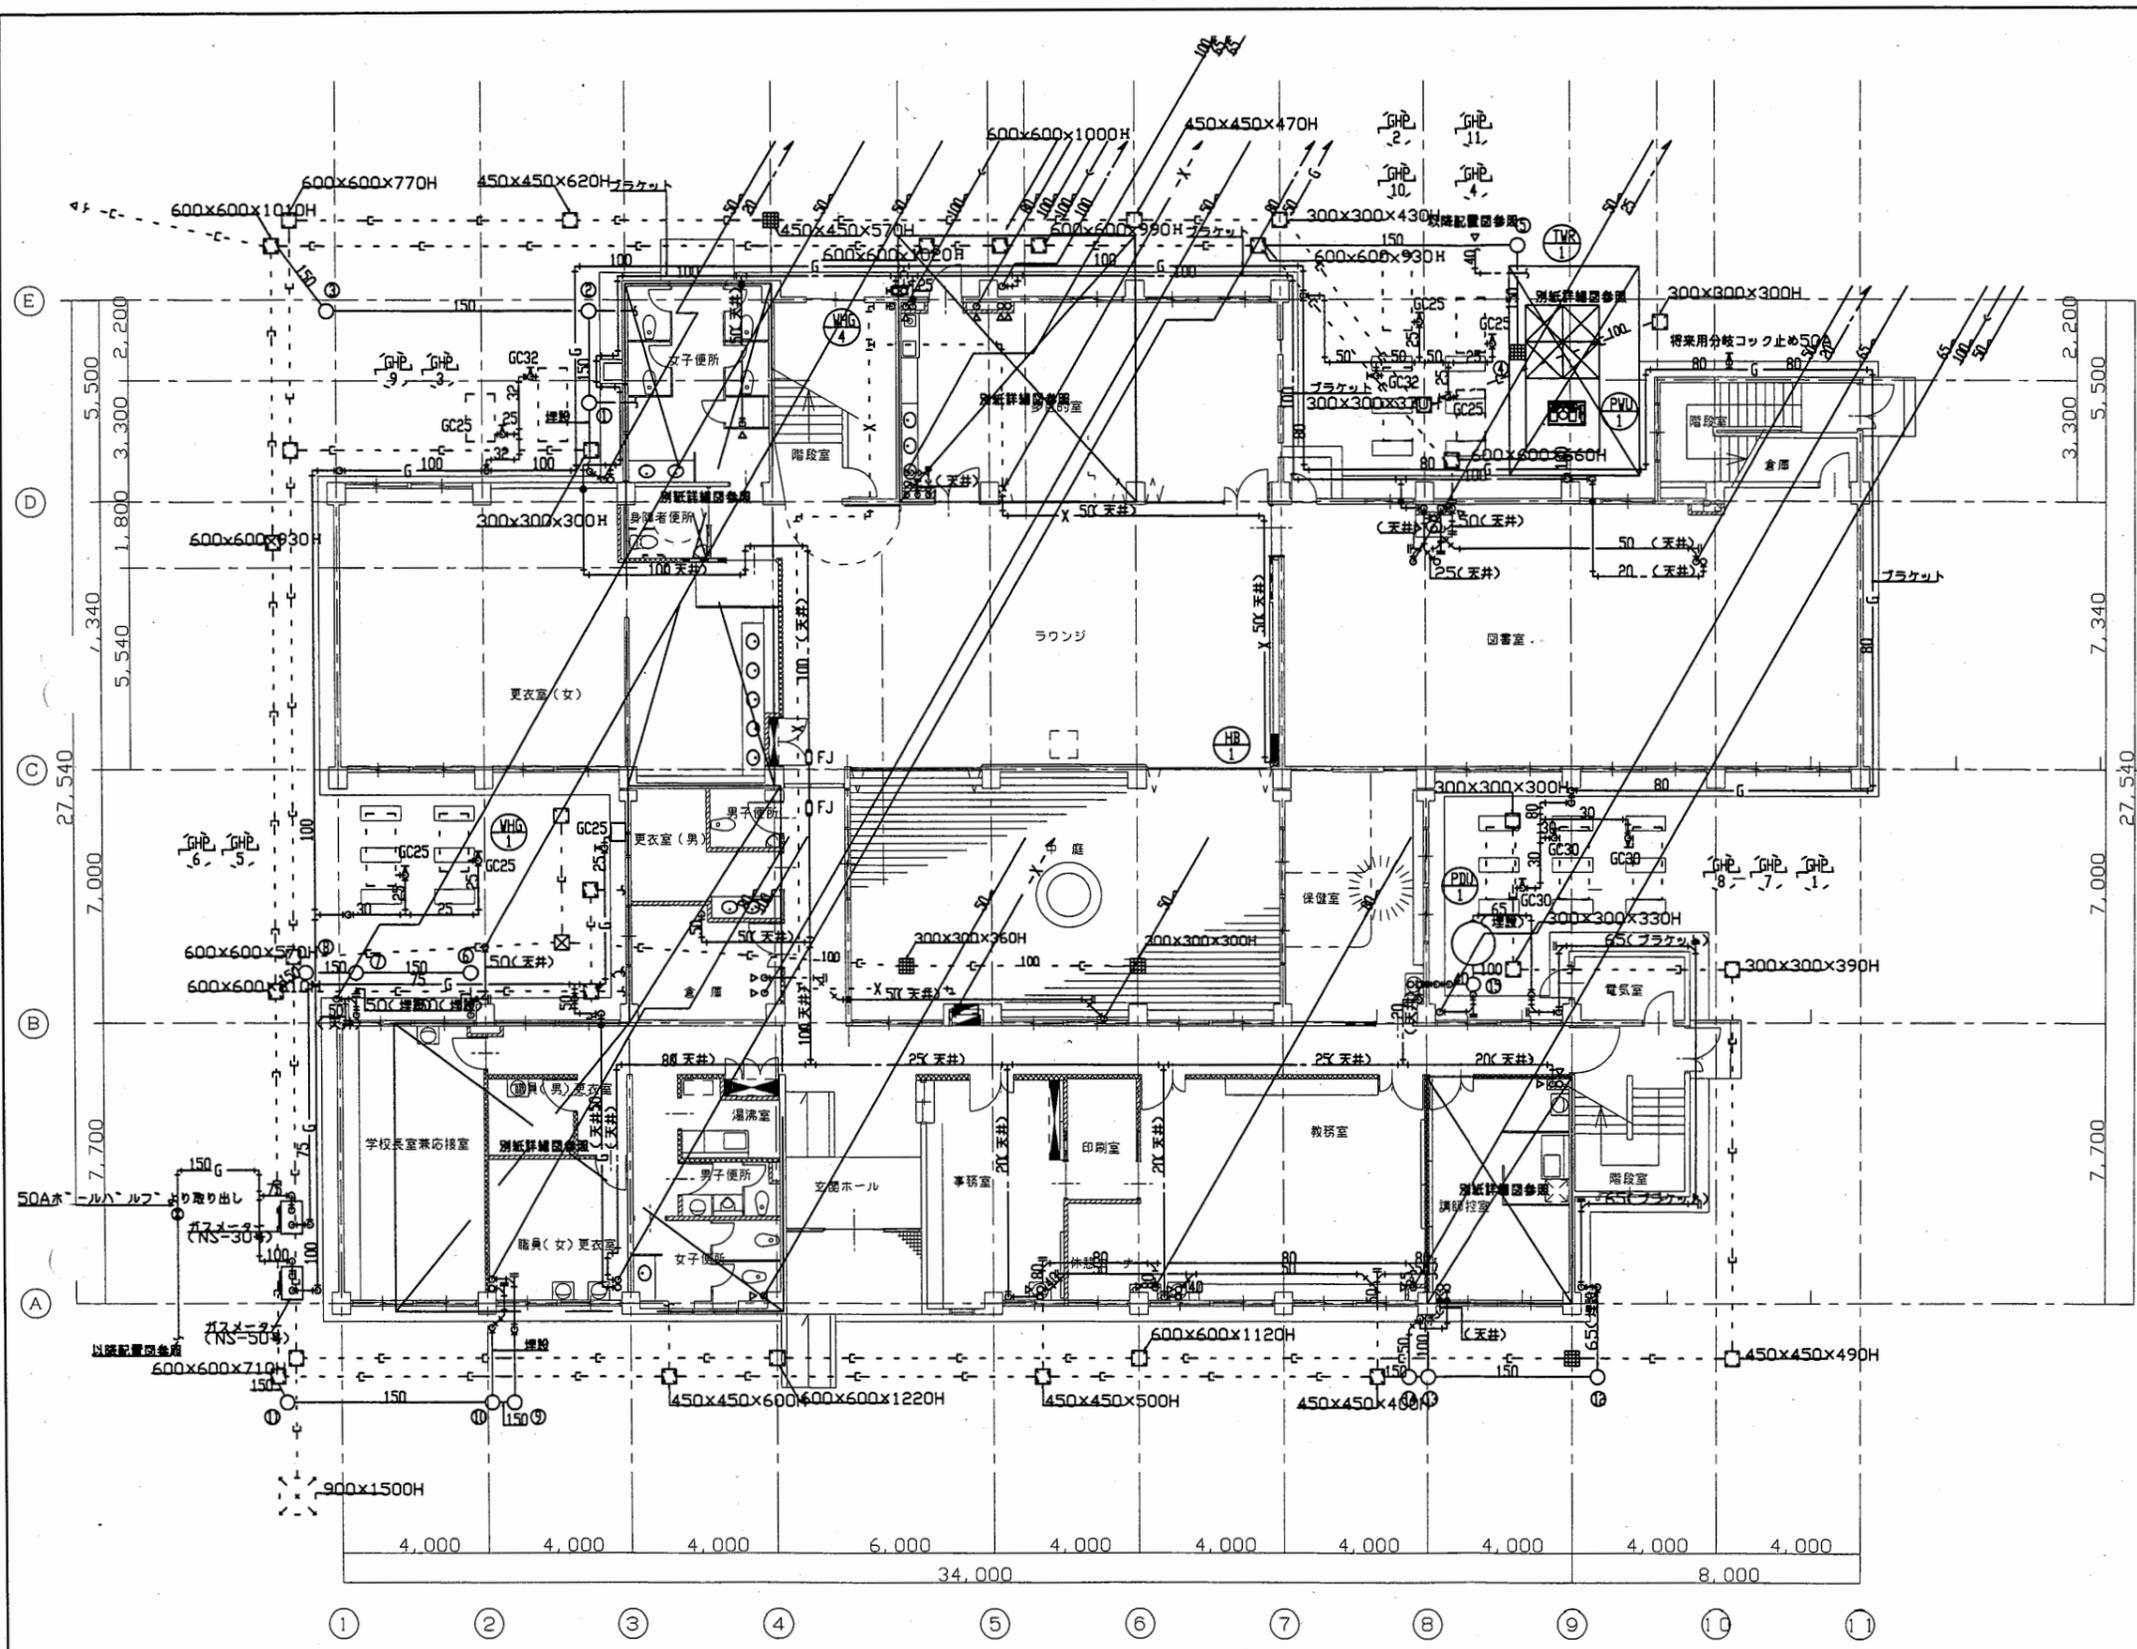


材料リスト(小口径埋込樹)

樹No.	樹種類	樹サイズ (管-樹)	深さ (GL-)	地盤高 (GLヨリ)	実際深さ (地盤面-)	樹 蓋
1	SD 90Y	150-200	600	±0	600	ワンタッチ式埋込ビ
2	SD 90Y	150-200	630	±0	630	ワンタッチ式埋込ビ
3	SD 45L	150-200	710	±0	710	ワンタッチ式埋込ビ
4	格子樹	450x450	600	±0	600	格子蓋
5	SD 90L	150-200	650	±0	650	ワンタッチ式埋込ビ
6	SD 90L	150-200	500	±0	500	ワンタッチ式埋込ビ
7	SD 90Y	150-200	540	±0	540	ワンタッチ式埋込ビ
8	SD 45L	150-200	560	±0	560	ワンタッチ式埋込ビ
9	SD 90L	150-200	500	±0	500	ワンタッチ式埋込ビ
10	SD 90Y	150-200	510	±0	510	ワンタッチ式埋込ビ
11	SD 45L	150-200	570	±0	570	ワンタッチ式埋込ビ
12	SD 90L	150-200	330	±0	330	ワンタッチ式埋込ビ
13	SD 90Y	150-200	380	±0	380	ワンタッチ式埋込ビ
14	SD 90Y	150-200	390	±0	390	ワンタッチ式埋込ビ
15	SD 90Y	150-200	500	±0	500	ワンタッチ式埋込ビ

衛生設備 配管1階平面図 S=1:200

看護専門学校


工事名	中央図書館ほか9か所建築基準法第12条定期点検業務委託			設計者資格 氏名	級建築士登録第 号			課長	主査等	担当者	横須賀市 財務部 FM推進課
図面名称	1階平面図(衛生設備)	図番	縮尺	1:200	作図	平成 年 月 日					

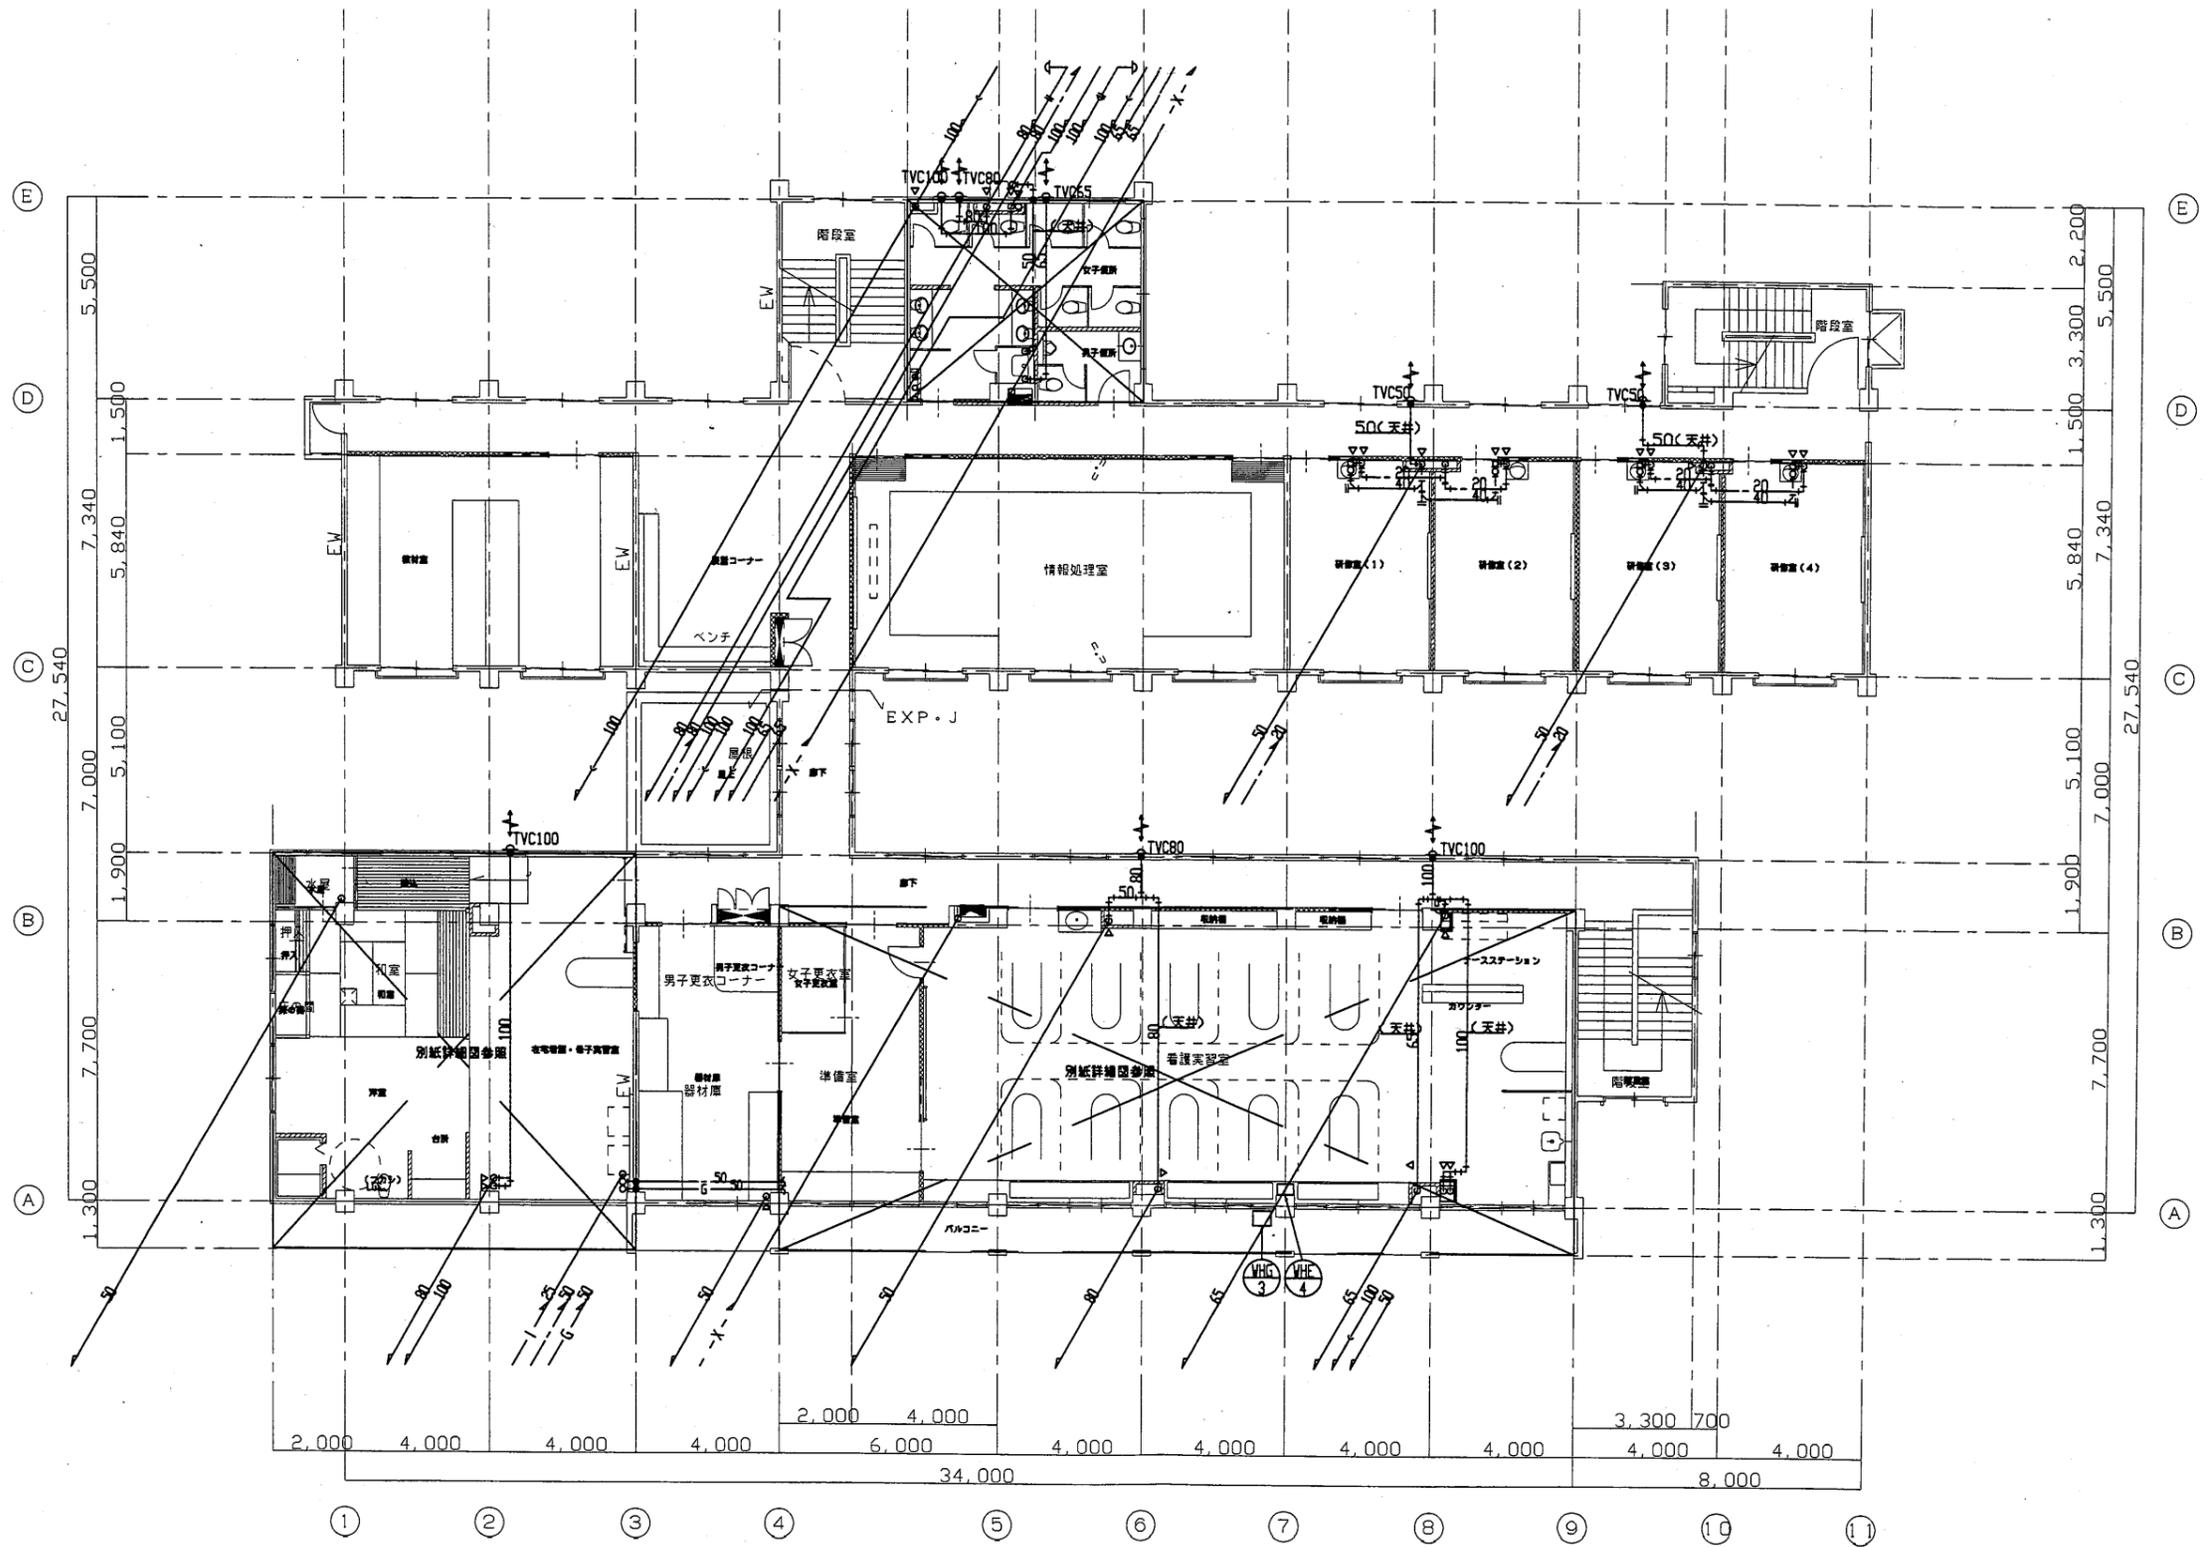

衛生設備 配管3階平面図 S=1:200

看護専門学校

工事名	中央図書館ほか9か所建築基準法第12条定期点検業務委託			設計者資格 氏名	級建築士登録第 号			課長	主査等	担当者	横須賀市 財務部 FM推進課
図面名称	3階平面図(衛生設備)	図番		縮尺	1:200	作図	平成 年 月 日				

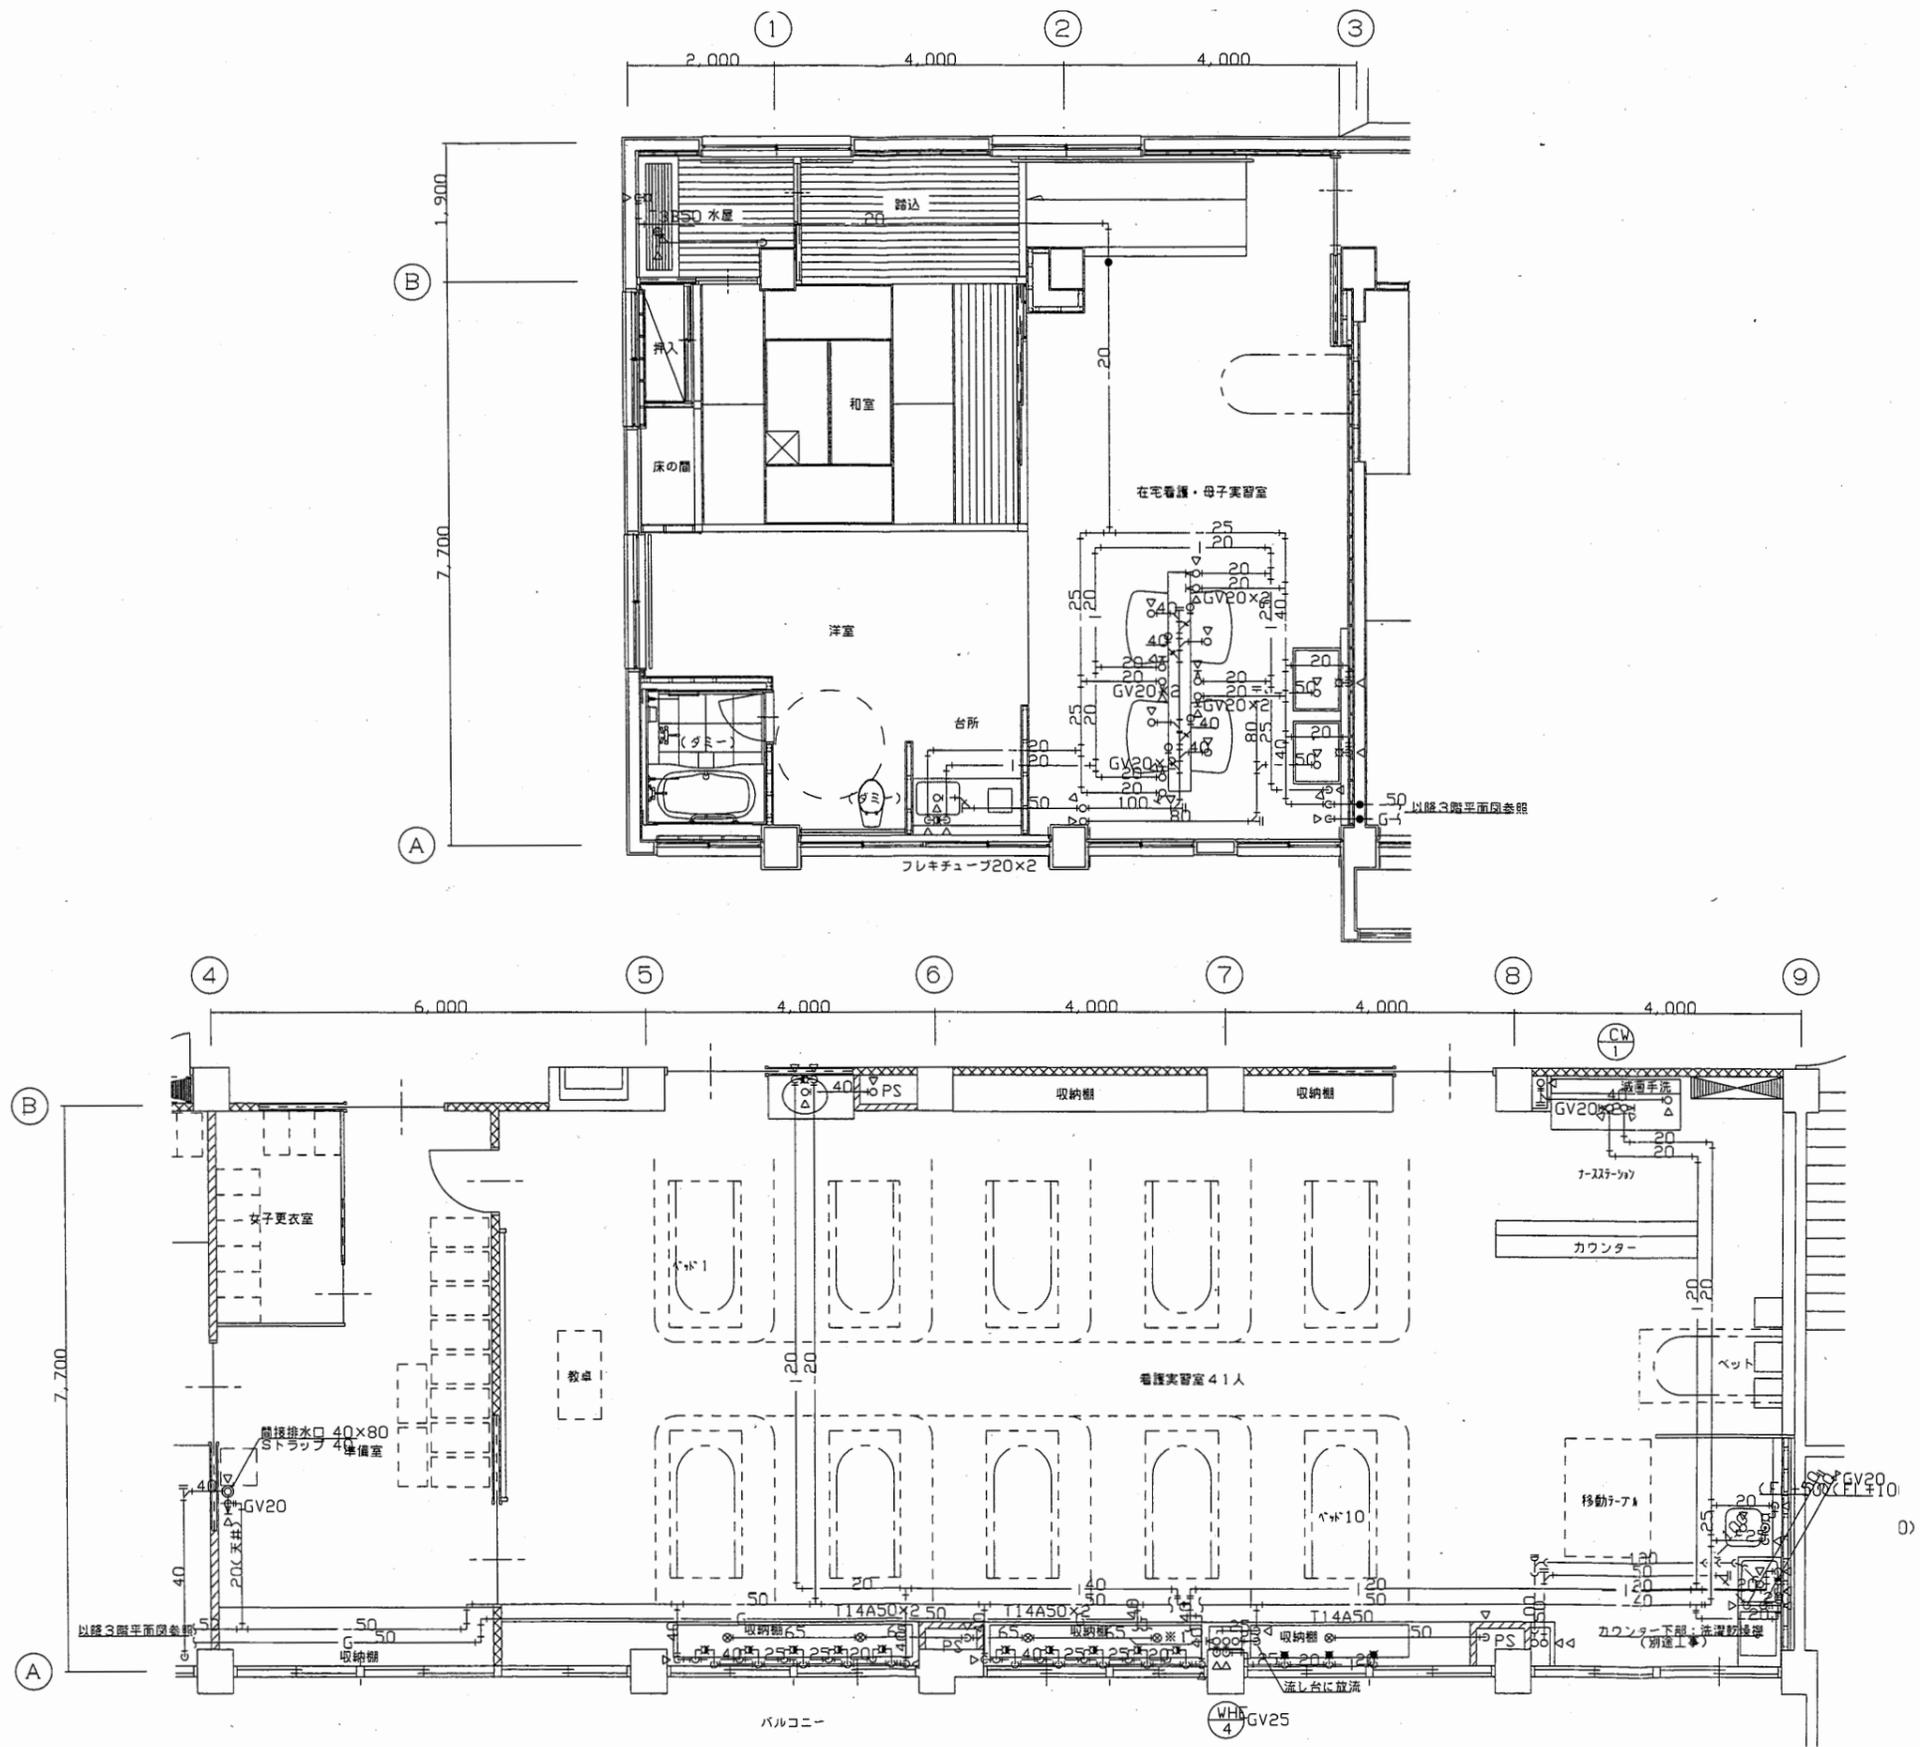

看護専門学校

工事名	中央図書館ほか9か所建築基準法第12条定期点検業務委託		設計者資格 氏名	級建築士登録第 号		課長	主査等	担当者	横須賀市 財務部 FM推進課
図面名称	3階詳細図(衛生設備)	図番	縮尺	1:100	作図	平成 年 月 日			