


久里浜第1地区ほか污水管劣化診断および実施設計業務委託

(縮尺 S=NON)

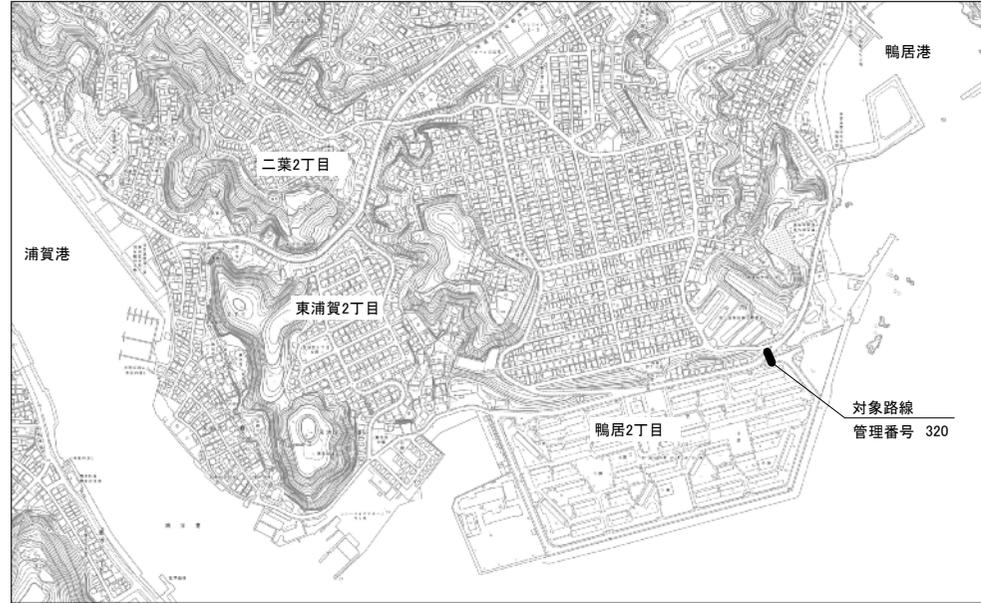

案内図



平面図(1) 鴨居地区(鴨居2丁目)

【施工場所】

横須賀市鴨居2丁目80番地先及び
長瀬3丁目12番地先

【業務内容】

対象: φ800污水管

- 劣化診断 (2箇所)
 - ・小口径コア採取～圧縮強度試験 (6本/箇所)
 - ・鉄筋探査
 - ・コンクリート及び鉄筋 腐食調査
 - ・鉄筋引張強度試験 (採取3本/箇所)
 - ・コンクリート厚測定
- 管渠実施設計 (管更生工法) (3路線)



平面図(2) 久里浜第1地区(長瀬3丁目)

— :対象路線

横須賀市上下水道局				
図名	久里浜第1地区ほか污水管劣化診断及び実施設計業務委託			
種別	位置図			
縮尺	図示	図番	面号	1 / 1
製年	令和3年9月 日			
課長	係長	担当者	設計者	