


浦賀地区 雨水管 劣化診断および実施設計業務委託

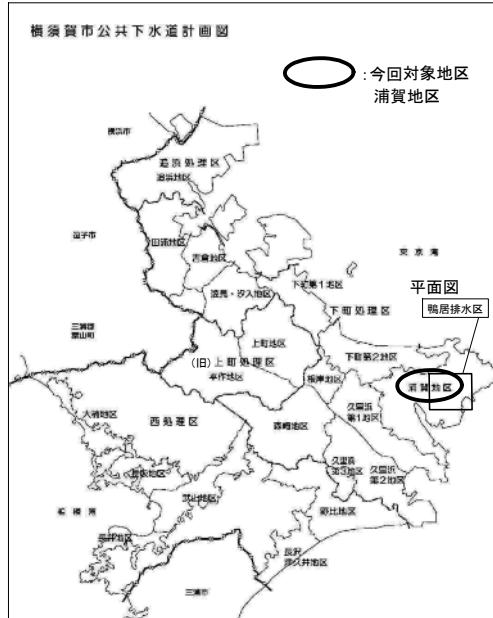

案内図

【施工場所】

横須賀市 鴨居1丁目3番地先から
小原台33番地先まで


【業務内容】

- 劣化診断 2箇所
 - ・コンクリート強度試験
 - ・鉄筋探査
 - ・コンクリート及び鉄筋 腐食調査
 - ・鉄筋引張強度試験
 - ・コンクリート厚測定

- 管渠実施設計 : 管更生工法
- 対象: φ800~1650 雨水管
- 13路線 ΣL= 452.1m

φ800	L= 54.0m
φ900	L= 8.4m
φ1000	L= 77.1m
φ1100	L= 50.8m
φ1650	L= 261.8m

「重要な幹線等」 50.8m
「その他の管路」 401.3m

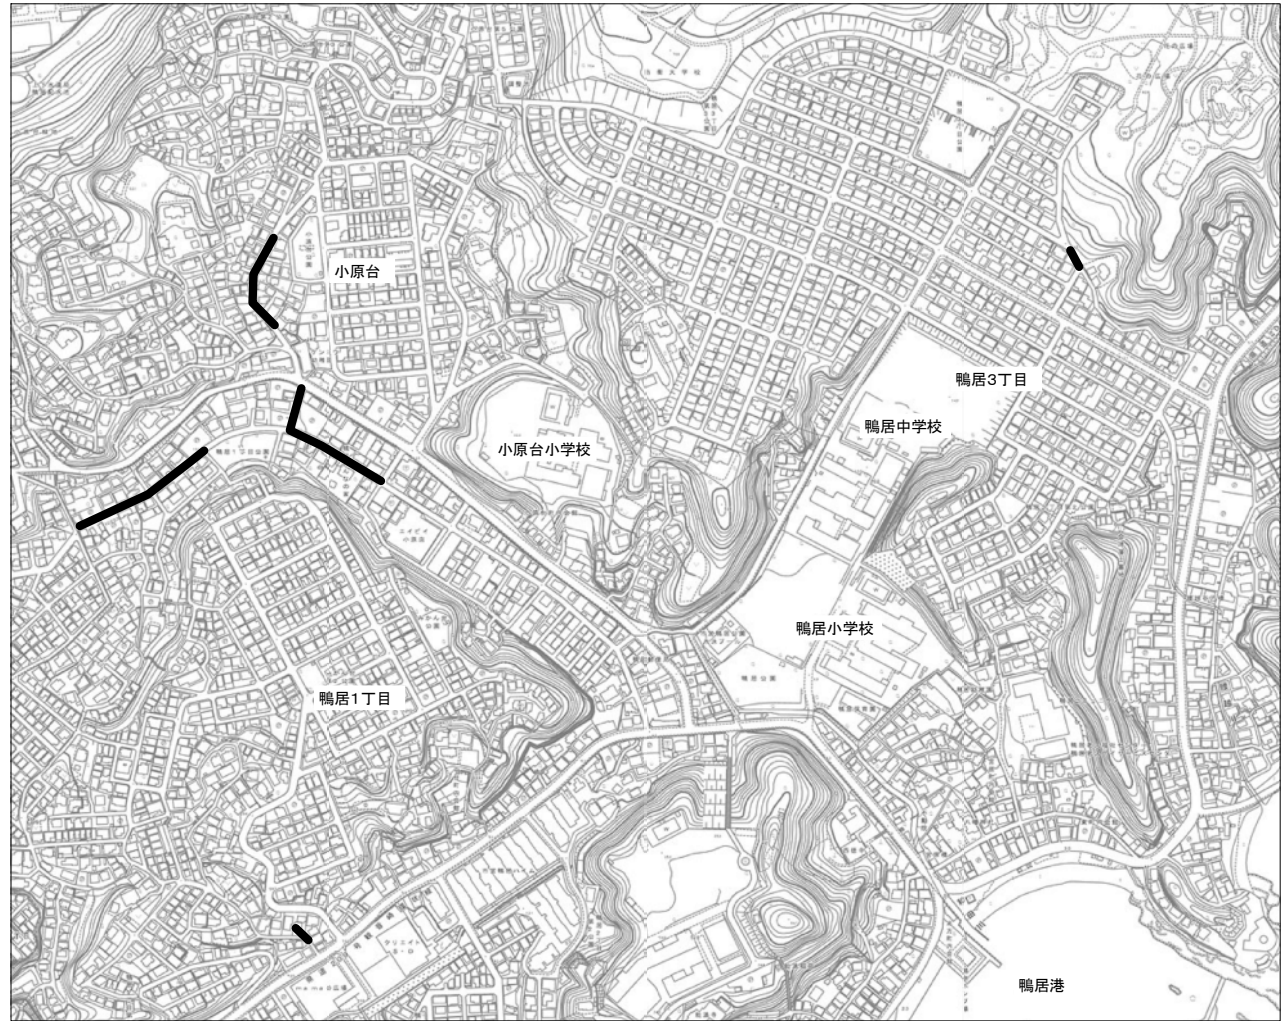

平面図 (縮尺 S=NON)
浦賀地区 鴨居排水区 (鴨居、小原台)

— : 対象路線

横須賀市上下水道局				
図名	浦賀地区 雨水管 劣化診断及び実施設計業務委託			
種別	位置図			
縮尺	図示	図番	面号	1/1
製年	令和4年8月			
課長	係長	担当者	設計者	