
 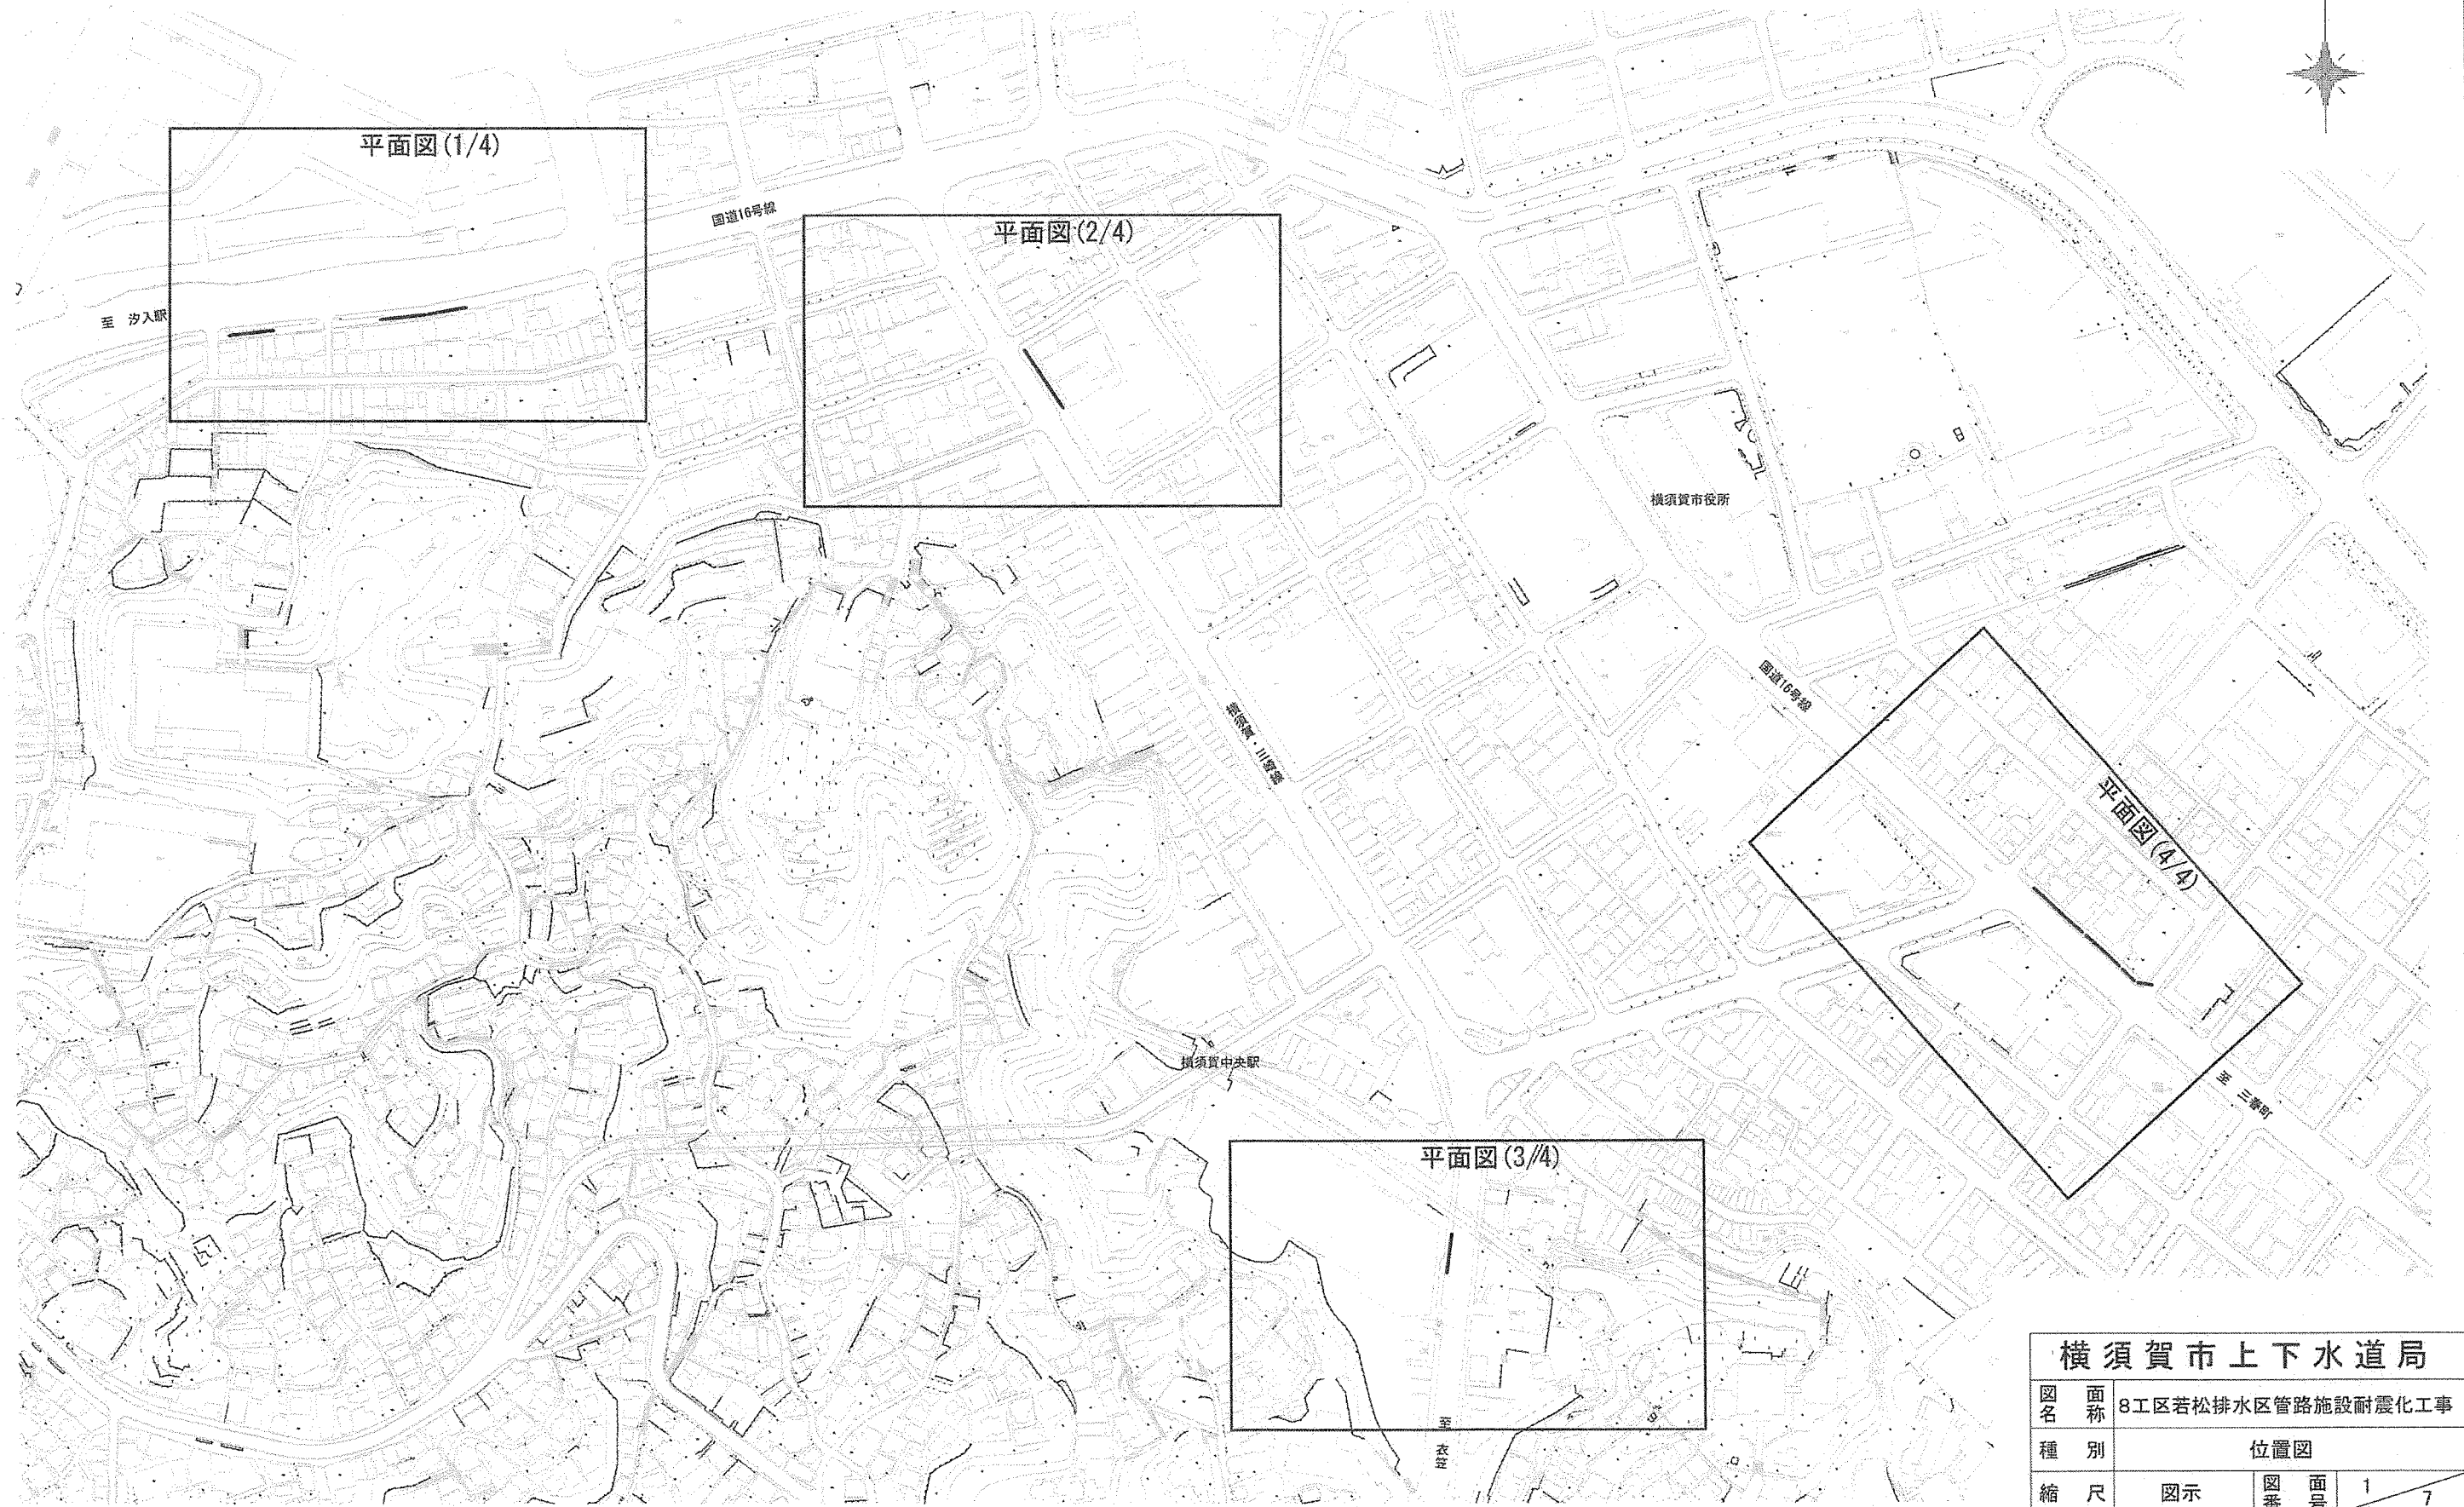





位置図 S=1:3,000



横須賀市上下水道局				
図名	面称	8工区若松排水区管路施設耐震化工事		
種別	位置図			
縮尺	図示	図番	面号	1 / 7
製年	作月	平成30年4月 日		
課長	係長	担当者	設計者	




平面図(1/4) S=1:600

 案内図

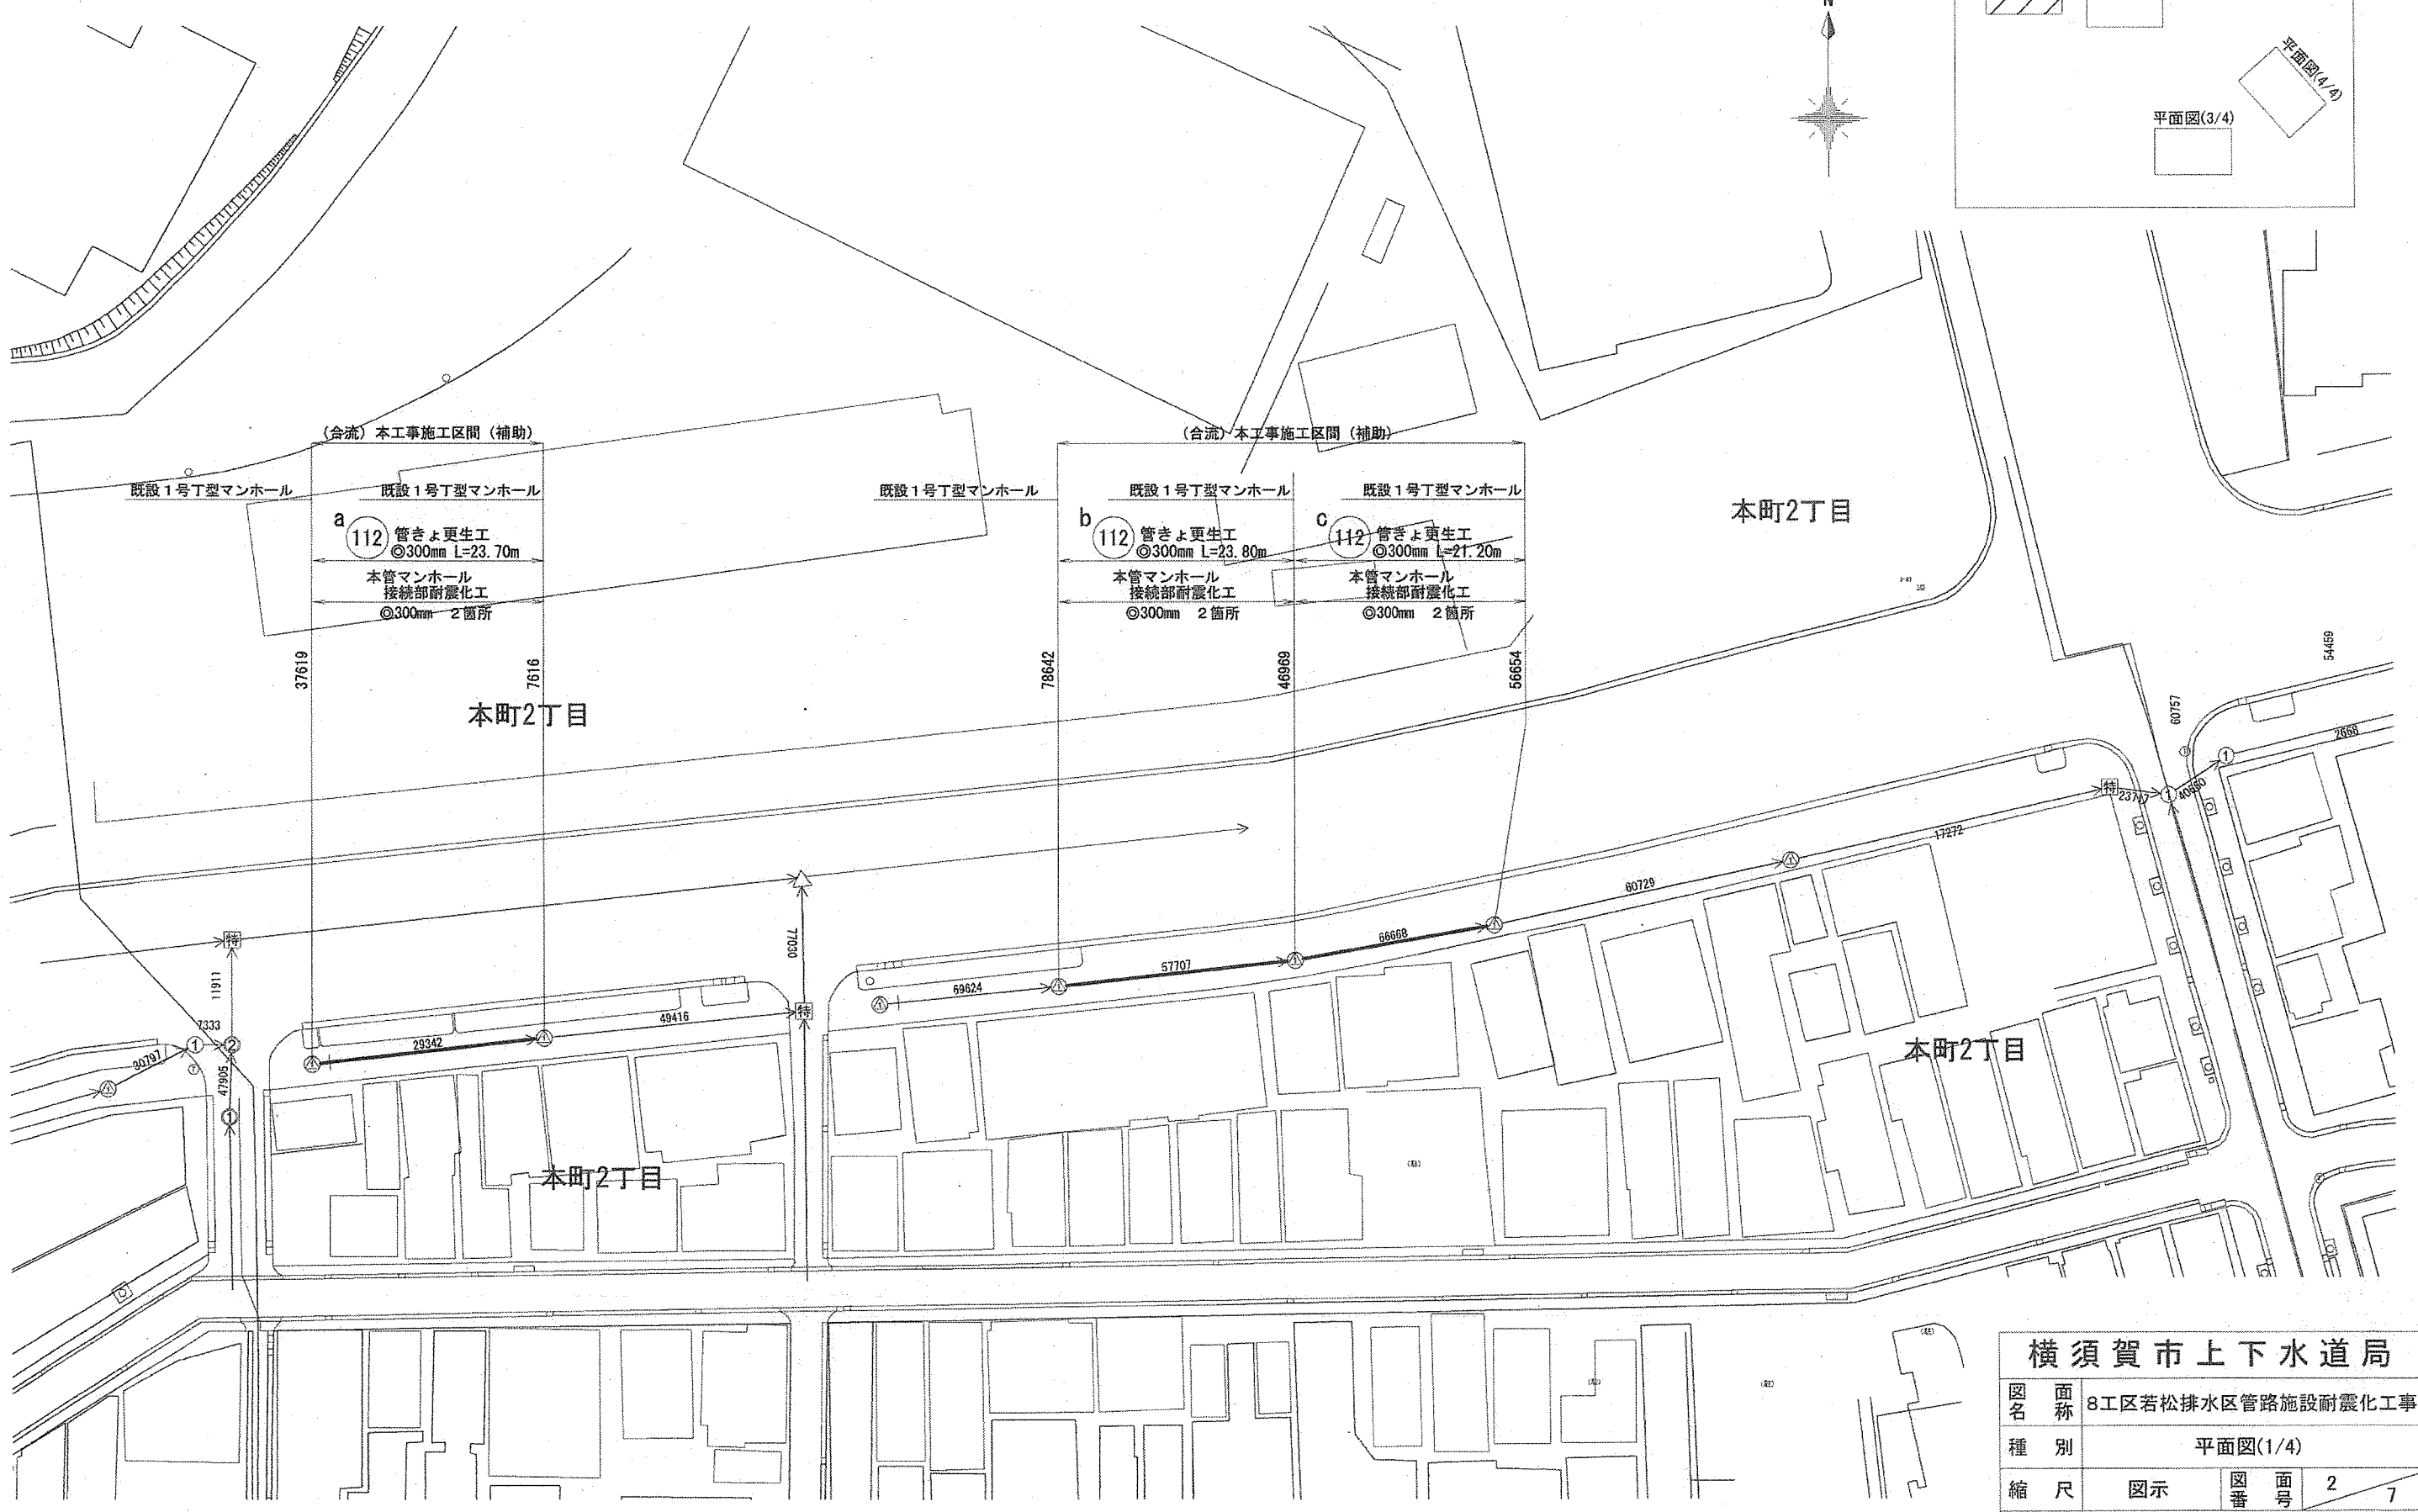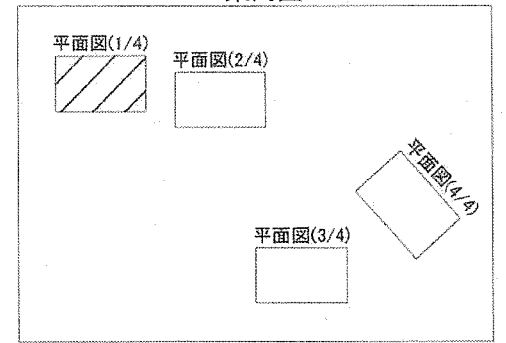

横須賀市上下水道局				
図名	面積	8工区若松排水区管路施設耐震化工事		
種別	平面図(1/4)			
縮尺	図示	図番	面号	2 / 7
製年	作月	平成30年 4月 日		
課長	係長	担当者	設計者	

 平面図(2/4) S=1:600

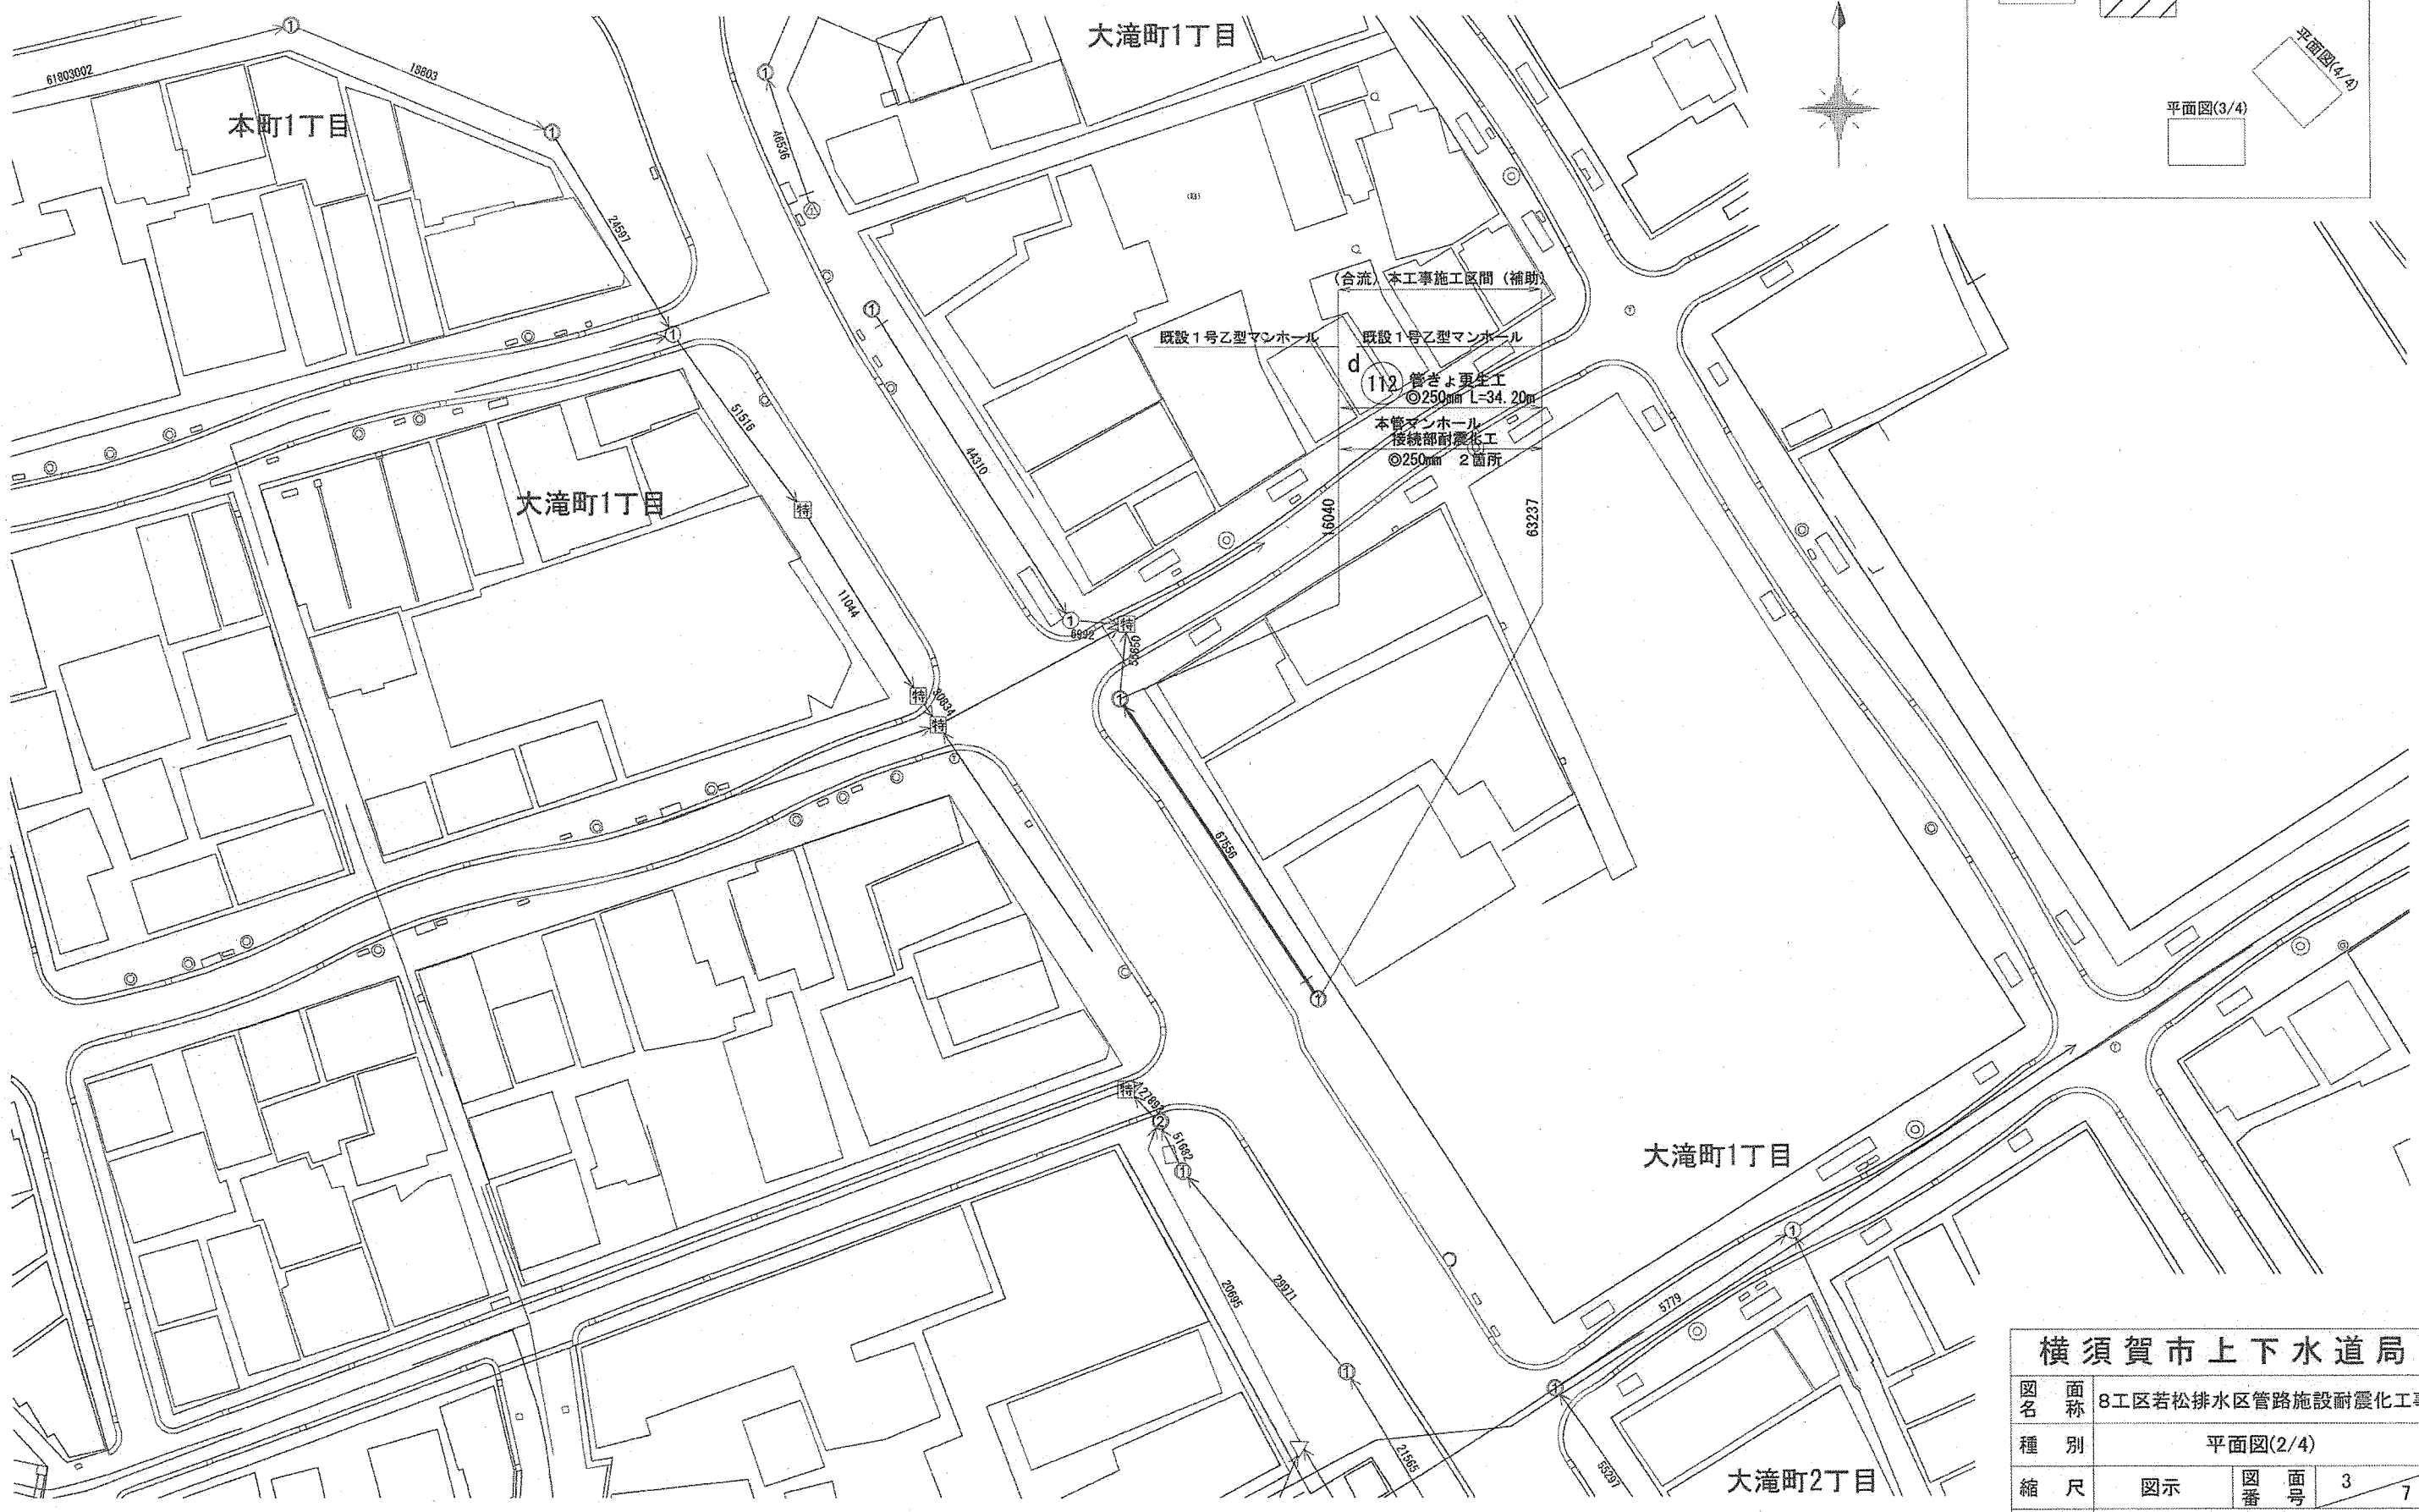
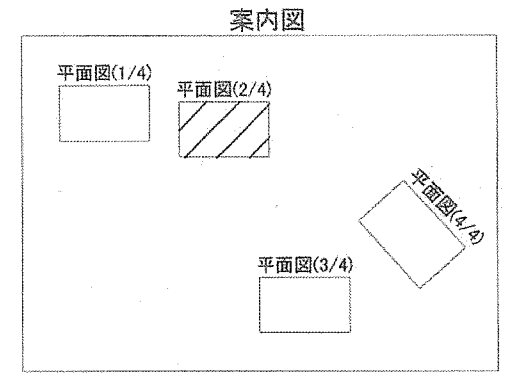


横須賀市上下水道局				
図名	面称	8工区若松排水区管路施設耐震化工事		
種別	平面図(2/4)			
縮尺	図示	図番	面号	3 / 7
製年	作月	平成30年4月 日		
課長	係長	担当者	設計者	



平面図(4/4) S=1:600

案内図

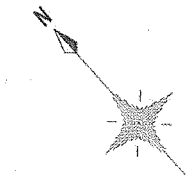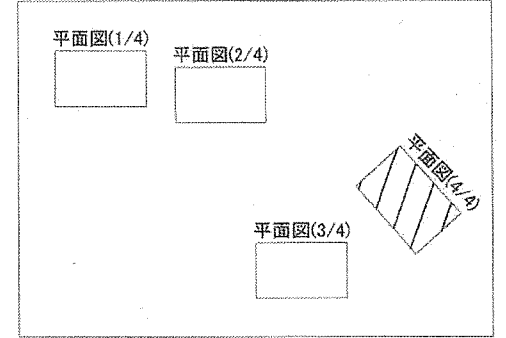


横須賀市上下水道局				
図名	面称	8工区若松排水区管路施設耐震化工事		
種別	平面図(4/4)			
縮尺	図示	図番	面号	5 / 7
製年	作月	平成30年 4月 日		
課長	係長	担当者	設計者	



数量調書

本管更生

記号	管渠 管理番号	上流MH 管理番号	下流MH 管理番号	補単区分	施工区分	管径 (mm)	管種	MH間 延長 (m)	更生管 延長 (m)	更生管材 延長 (参考) (m)	上流土被り (m)	下流土被り (m)	軸荷重	更生構造	穿孔工 (箇所)	前処理工			備考
																突出 (箇所)	止水 (箇所)	モルタル除去 (箇所)	
a	29342	37619	7616	補助	昼間	300	TP(陶管)	23.70	22.90	23.70	1.22	1.30	T-14	自立管	4	0	0	0	
b	57707	78642	46969	補助	昼間	300	TP(陶管)	23.80	23.00	23.80	1.01	1.31	T-14	自立管	7	0	0	0	
c	66668	46969	56654	補助	昼間	300	TP(陶管)	21.20	20.40	21.20	1.31	1.47	T-14	自立管	3	0	0	0	
d	67556	63237	16040	補助	昼間	250	TP(陶管)	34.20	33.30	34.20	1.43	1.33	T-14	自立管	3	0	0	0	
e	33100	51817	31641	補助	夜間	250	TP(陶管)	20.80	20.00	20.80	1.20	1.26	T-14	自立管	1	2	0	0	
f	68019	61264	21638	補助	昼間	300	TP(陶管)	33.80	32.97	33.80	0.77	0.92	T-14	自立管	4	0	0	0	
g	63334	21638	40871	補助	昼間	300	TP(陶管)	23.90	23.07	23.90	0.95	1.07	T-14	自立管	2	0	0	0	
h	30240	40871	41579	補助	昼間	300	TP(陶管)	10.20	9.37	10.20	1.46	1.33	T-14	自立管	1	0	0	0	
i	31986	41579	12732	補助	昼間	300	TP(陶管)	9.10	8.24	9.10	1.36	1.42	T-14	自立管	0	0	0	0	


横須賀市上下水道局				
図名	面称	8工区若松排水区管路施設耐震化工事		
種別	数量調書(本管更生)			
縮尺	NO SCALE	図番	6	7
製年	作月	平成30年4月 日		
課長		係長	担当者	設計者

数量調書


本管マンホール接続部耐震化

記号	管渠 管理番号	上流MH 管理番号	下流MH 管理番号	補単区分	施工区分	管径 (mm)	管種	本管マンホール接続部耐震化(参考)						備考
								タイプⅠ		タイプⅡ		タイプⅢ		
								上流	下流	上流	下流	上流	下流	
								(箇所)	(箇所)	(箇所)	(箇所)	(箇所)	(箇所)	
a	29342	37619	7616	補助	昼間	300	TP(陶管)	0	0	1	1	0	0	
b	57707	78642	46969	補助	昼間	300	TP(陶管)	0	0	1	1	0	0	
c	66668	46969	56654	補助	昼間	300	TP(陶管)	0	0	1	1	0	0	
d	67556	63237	16040	補助	昼間	250	TP(陶管)	0	0	1	0	0	1	
e	33100	51817	31641	補助	夜間	250	TP(陶管)	0	0	1	1	0	0	
f	68019	61264	21638	補助	昼間	300	TP(陶管)	0	0	1	1	0	0	
g	63334	21638	40871	補助	昼間	300	TP(陶管)	0	0	1	1	0	0	
h	30240	40871	41579	補助	昼間	300	TP(陶管)	0	0	1	1	0	0	
i	31986	41579	12732	補助	昼間	300	TP(陶管)	0	0	0	1	1	0	


参考図

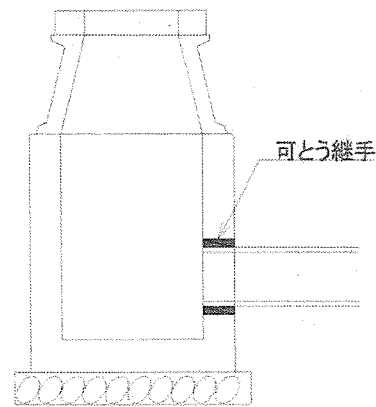

タイプⅠ

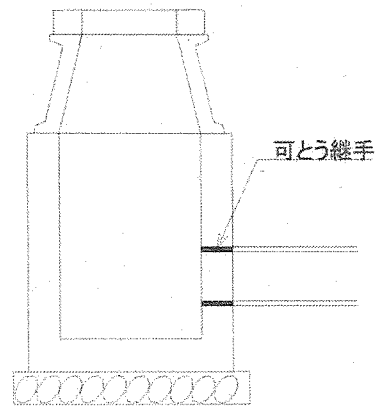

タイプⅡ

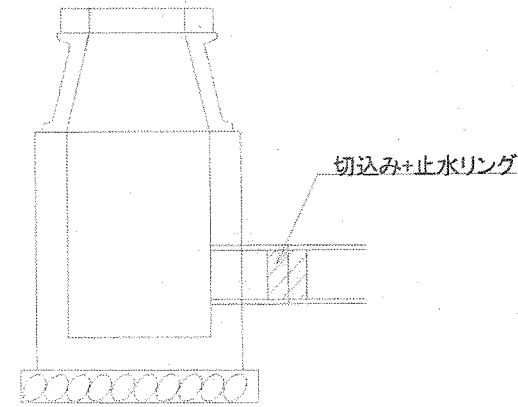

タイプⅢ

横須賀市上下水道局				
図名	面称	8工区若松排水区管路施設耐震化工事		
種別	数量調書(本管マンホール接続部耐震化)			
縮尺	NO SCALE	図番	7	7
製作年	平成30年4月 日			
課長	係長	担当者	設計者	