




案内図




追浜浄化センター全体平面図 (S=1/600)

\*着色部は今回工事を示す。

横須賀市上下水道局			
工 事 名	追浜浄化センター送風機設備更新工事		
種 別	全体平面図、案内図		
縮 尺	1/600	図 番	1/9
製 年	平成 30 年 6 月		
課 長	係 長	担 当 者	設 計 者

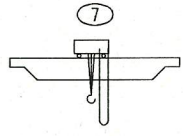


記号	名称	備考	記号	名称	備考
	仕切弁			オリフィス流量計	
	逆止弁			伸縮継手	
	電動仕切弁			電動式蝶形弁	
	電動蝶形弁				

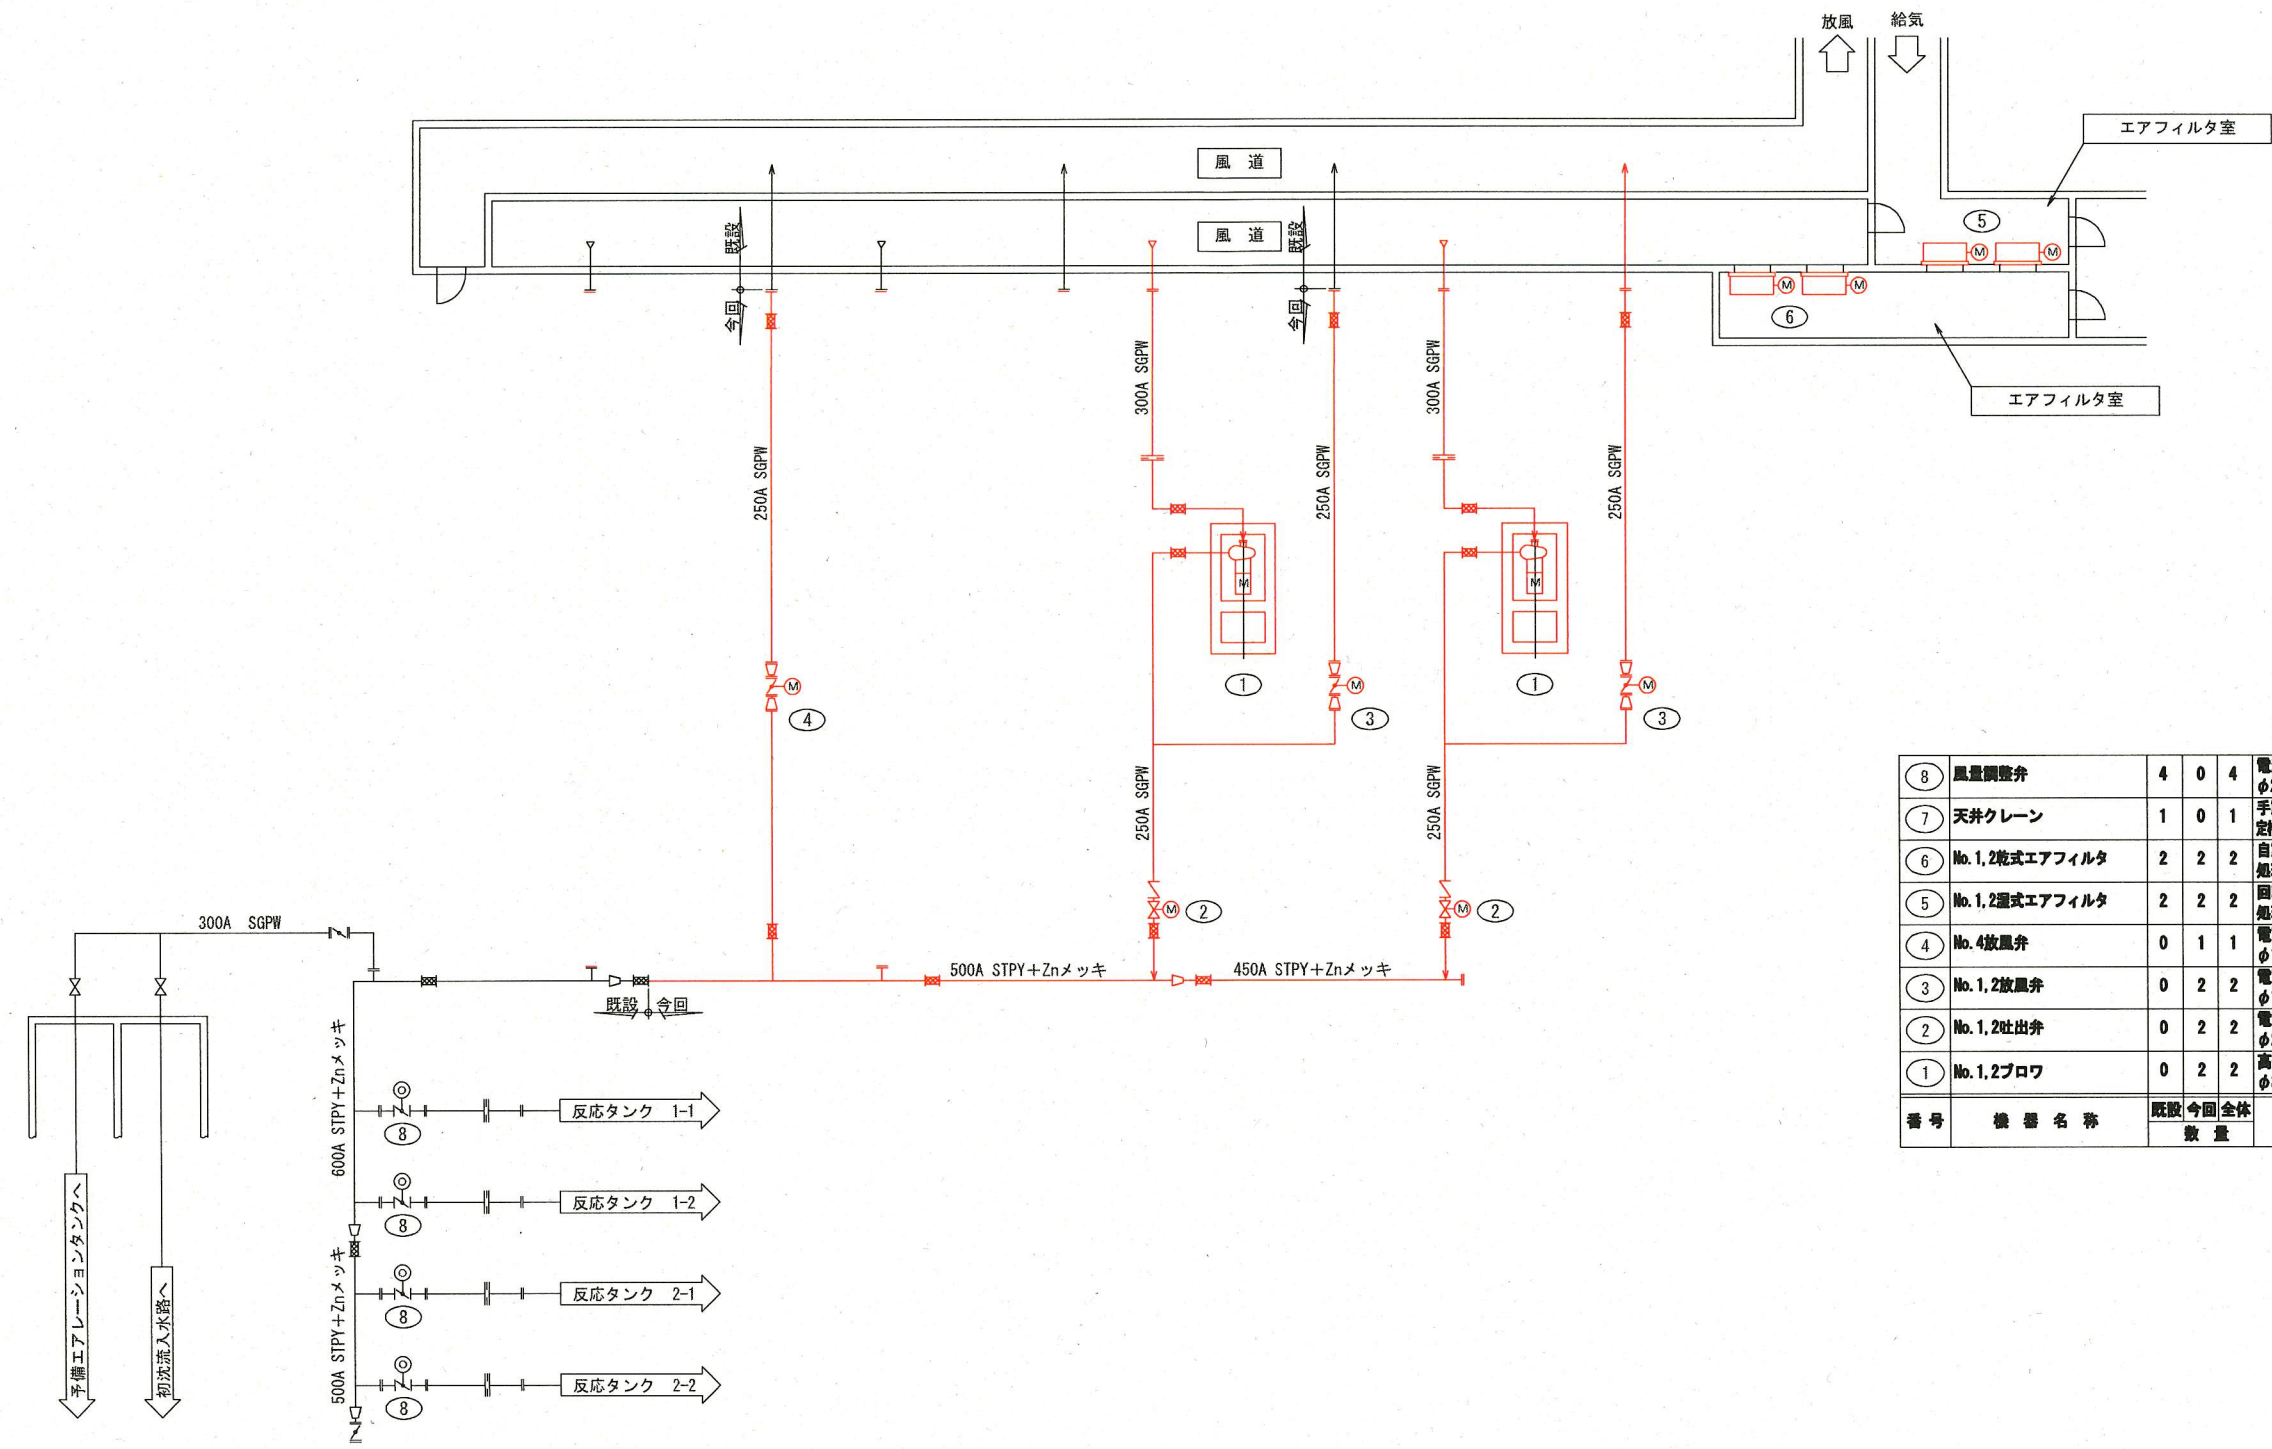

番号	機器名称	既設	今回	全体数量	機器仕様	電動機 kW	備考
8	風量調整弁	4	0	4	電動式蝶形弁 φ200mm	-	
7	天井クレーン	1	0	1	手動式天井クレーン 定格荷重5ton×巻径5.2m×スパンφ.8m×走行25m	-	
6	No.1,2粒式エアフィルタ	2	2	2	自動吸引型空気ろ過器 処理風量 120m <sup>3</sup> /min	0.2	
5	No.1,2濾式エアフィルタ	2	2	2	回転吸引型空気ろ過器 処理風量 120m <sup>3</sup> /min	0.2	
4	No.4放風弁	0	1	1	電動蝶形弁 φ150mm	0.2	
3	No.1,2放風弁	0	2	2	電動蝶形弁 φ150mm	0.2	機器付属
2	No.1,2吐出弁	0	2	2	電動仕切弁 φ250mm	0.4	
1	No.1,2ブロワ	0	2	2	高速軸浮上式ターボブロワ φ300/250×78m <sup>3</sup> /min×-3/52kPa	180kVA	

\*着色部は今回工事を示す。


横須賀市上下水道局				
工事名称	追浜浄化センター送風機設備更新工事			
種別	フローシート			
縮尺	NONE	図番	図号	2/9
製年月	平成 30年 6月			
課長	係長	担当者	設計者	

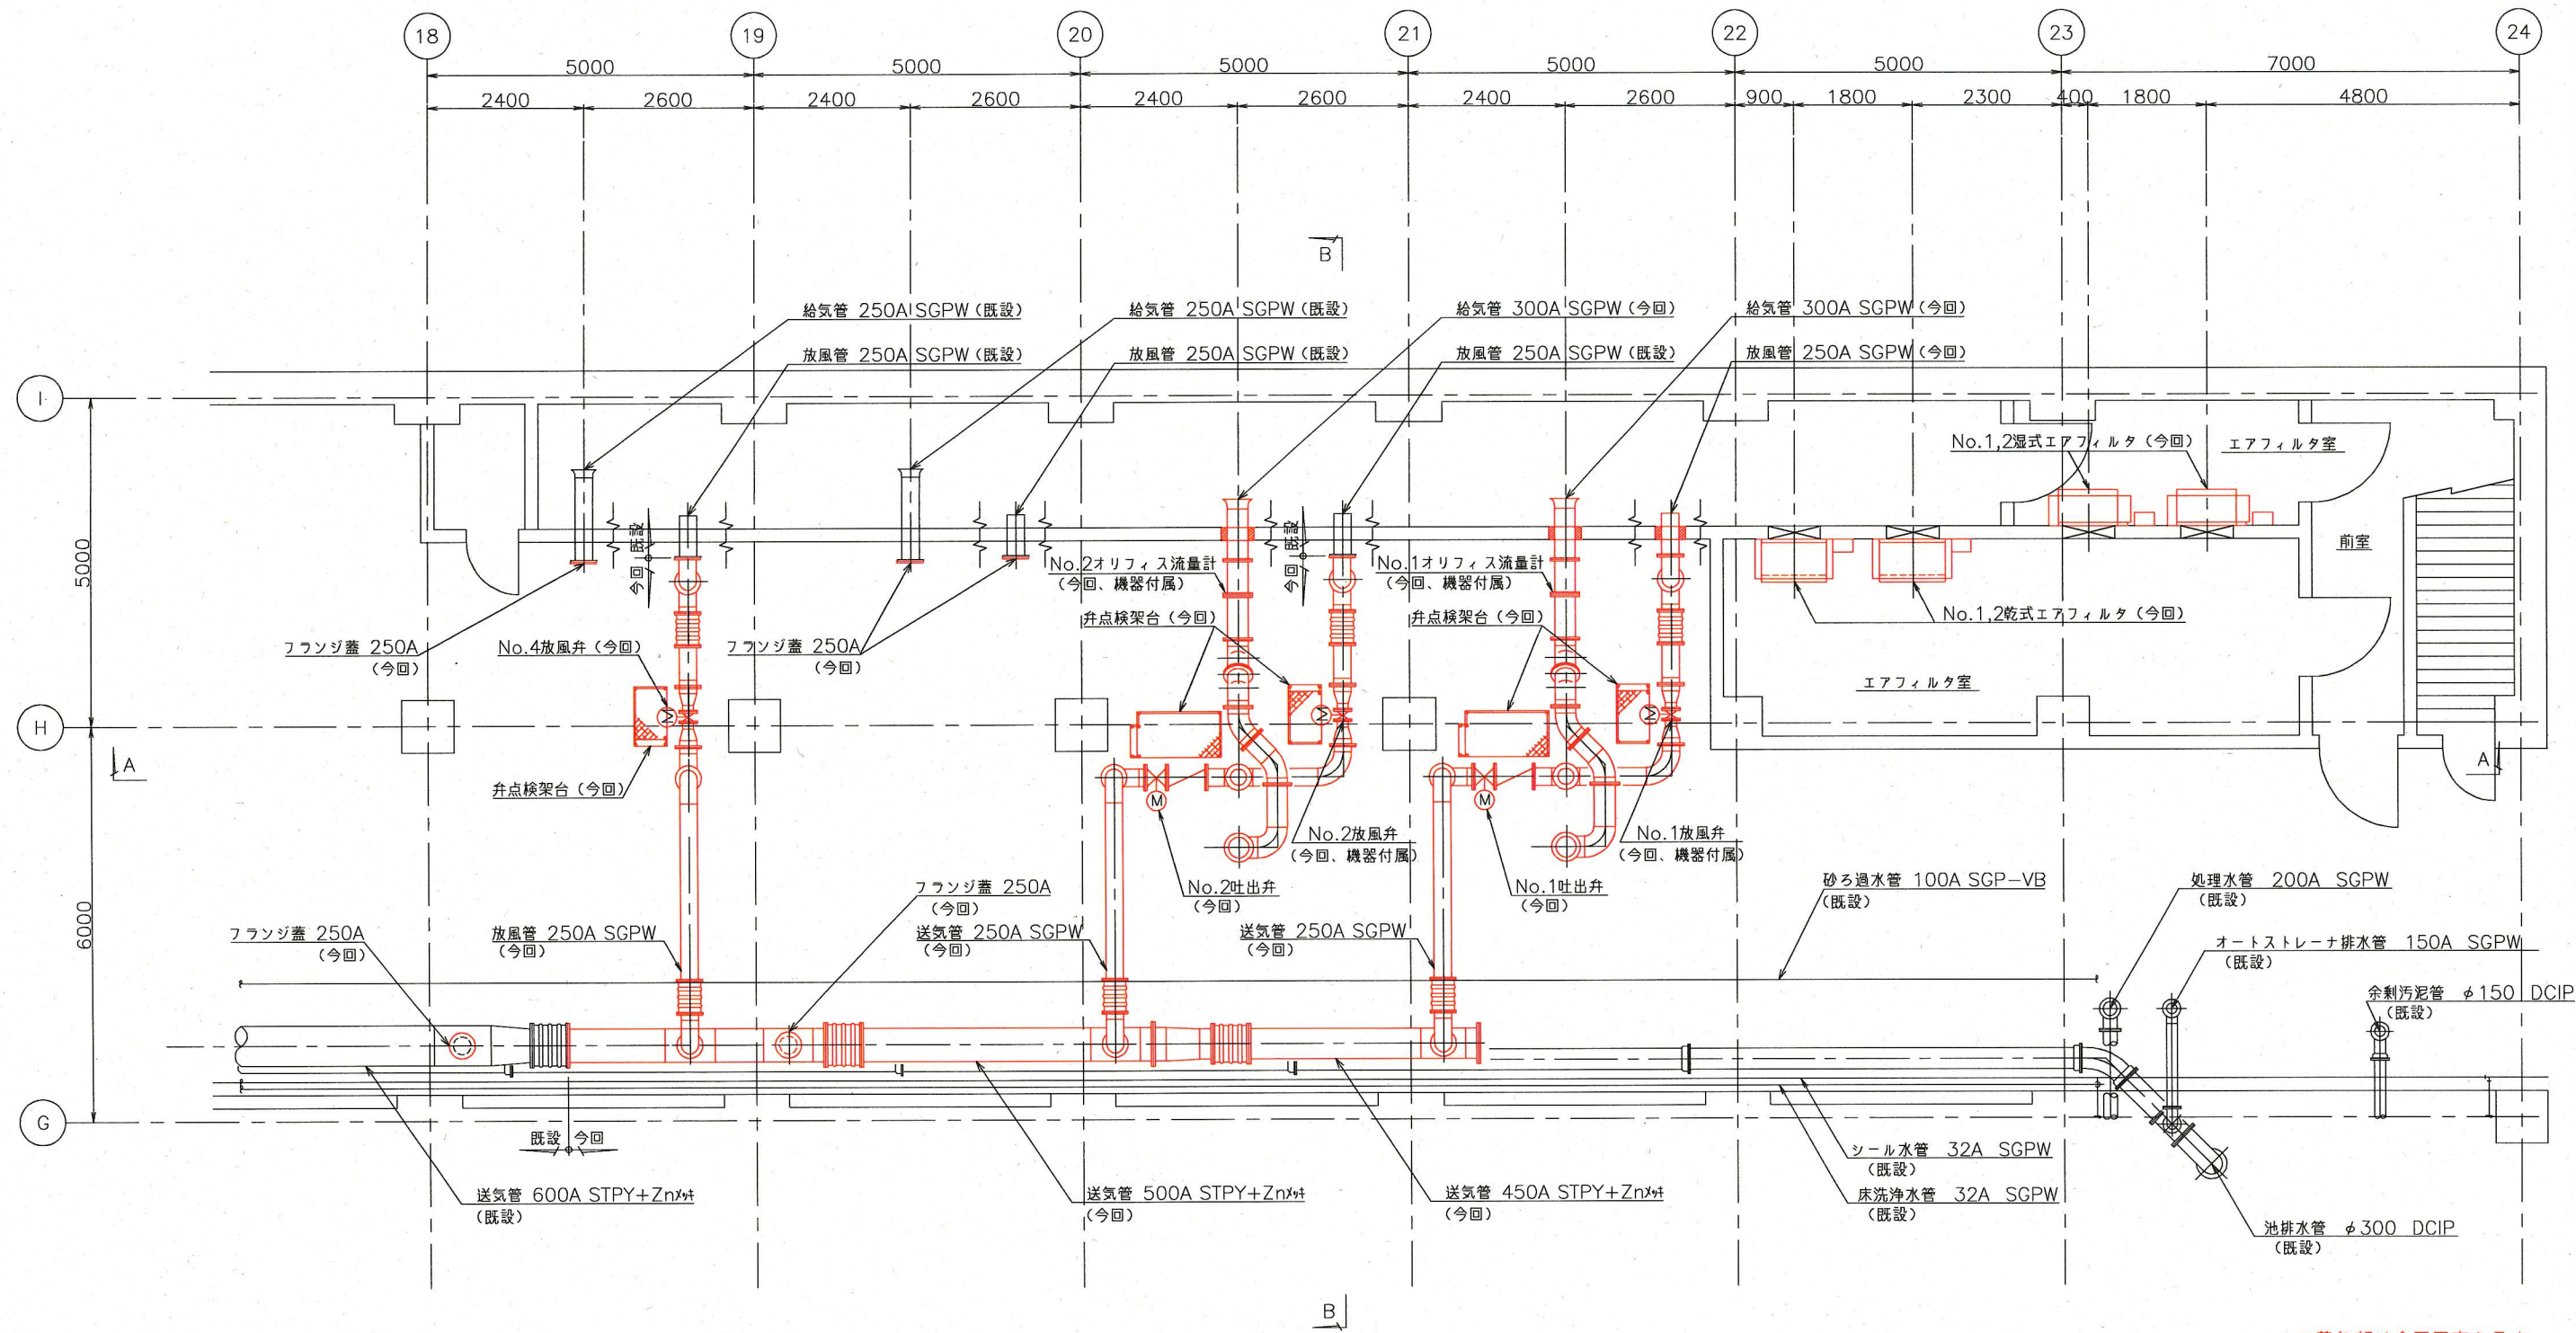

管廊地下1階平面図 (S=1/50)

\* 着色部は今回工事を示す。


横須賀市上下水道局			
工事名称	追浜浄化センター 送風機設備更新工事		
種別	管廊地下1階平面図		
縮尺	1/50	図番	3/9
製作月	平成30年6月		
課長	係長	担当者	設計者

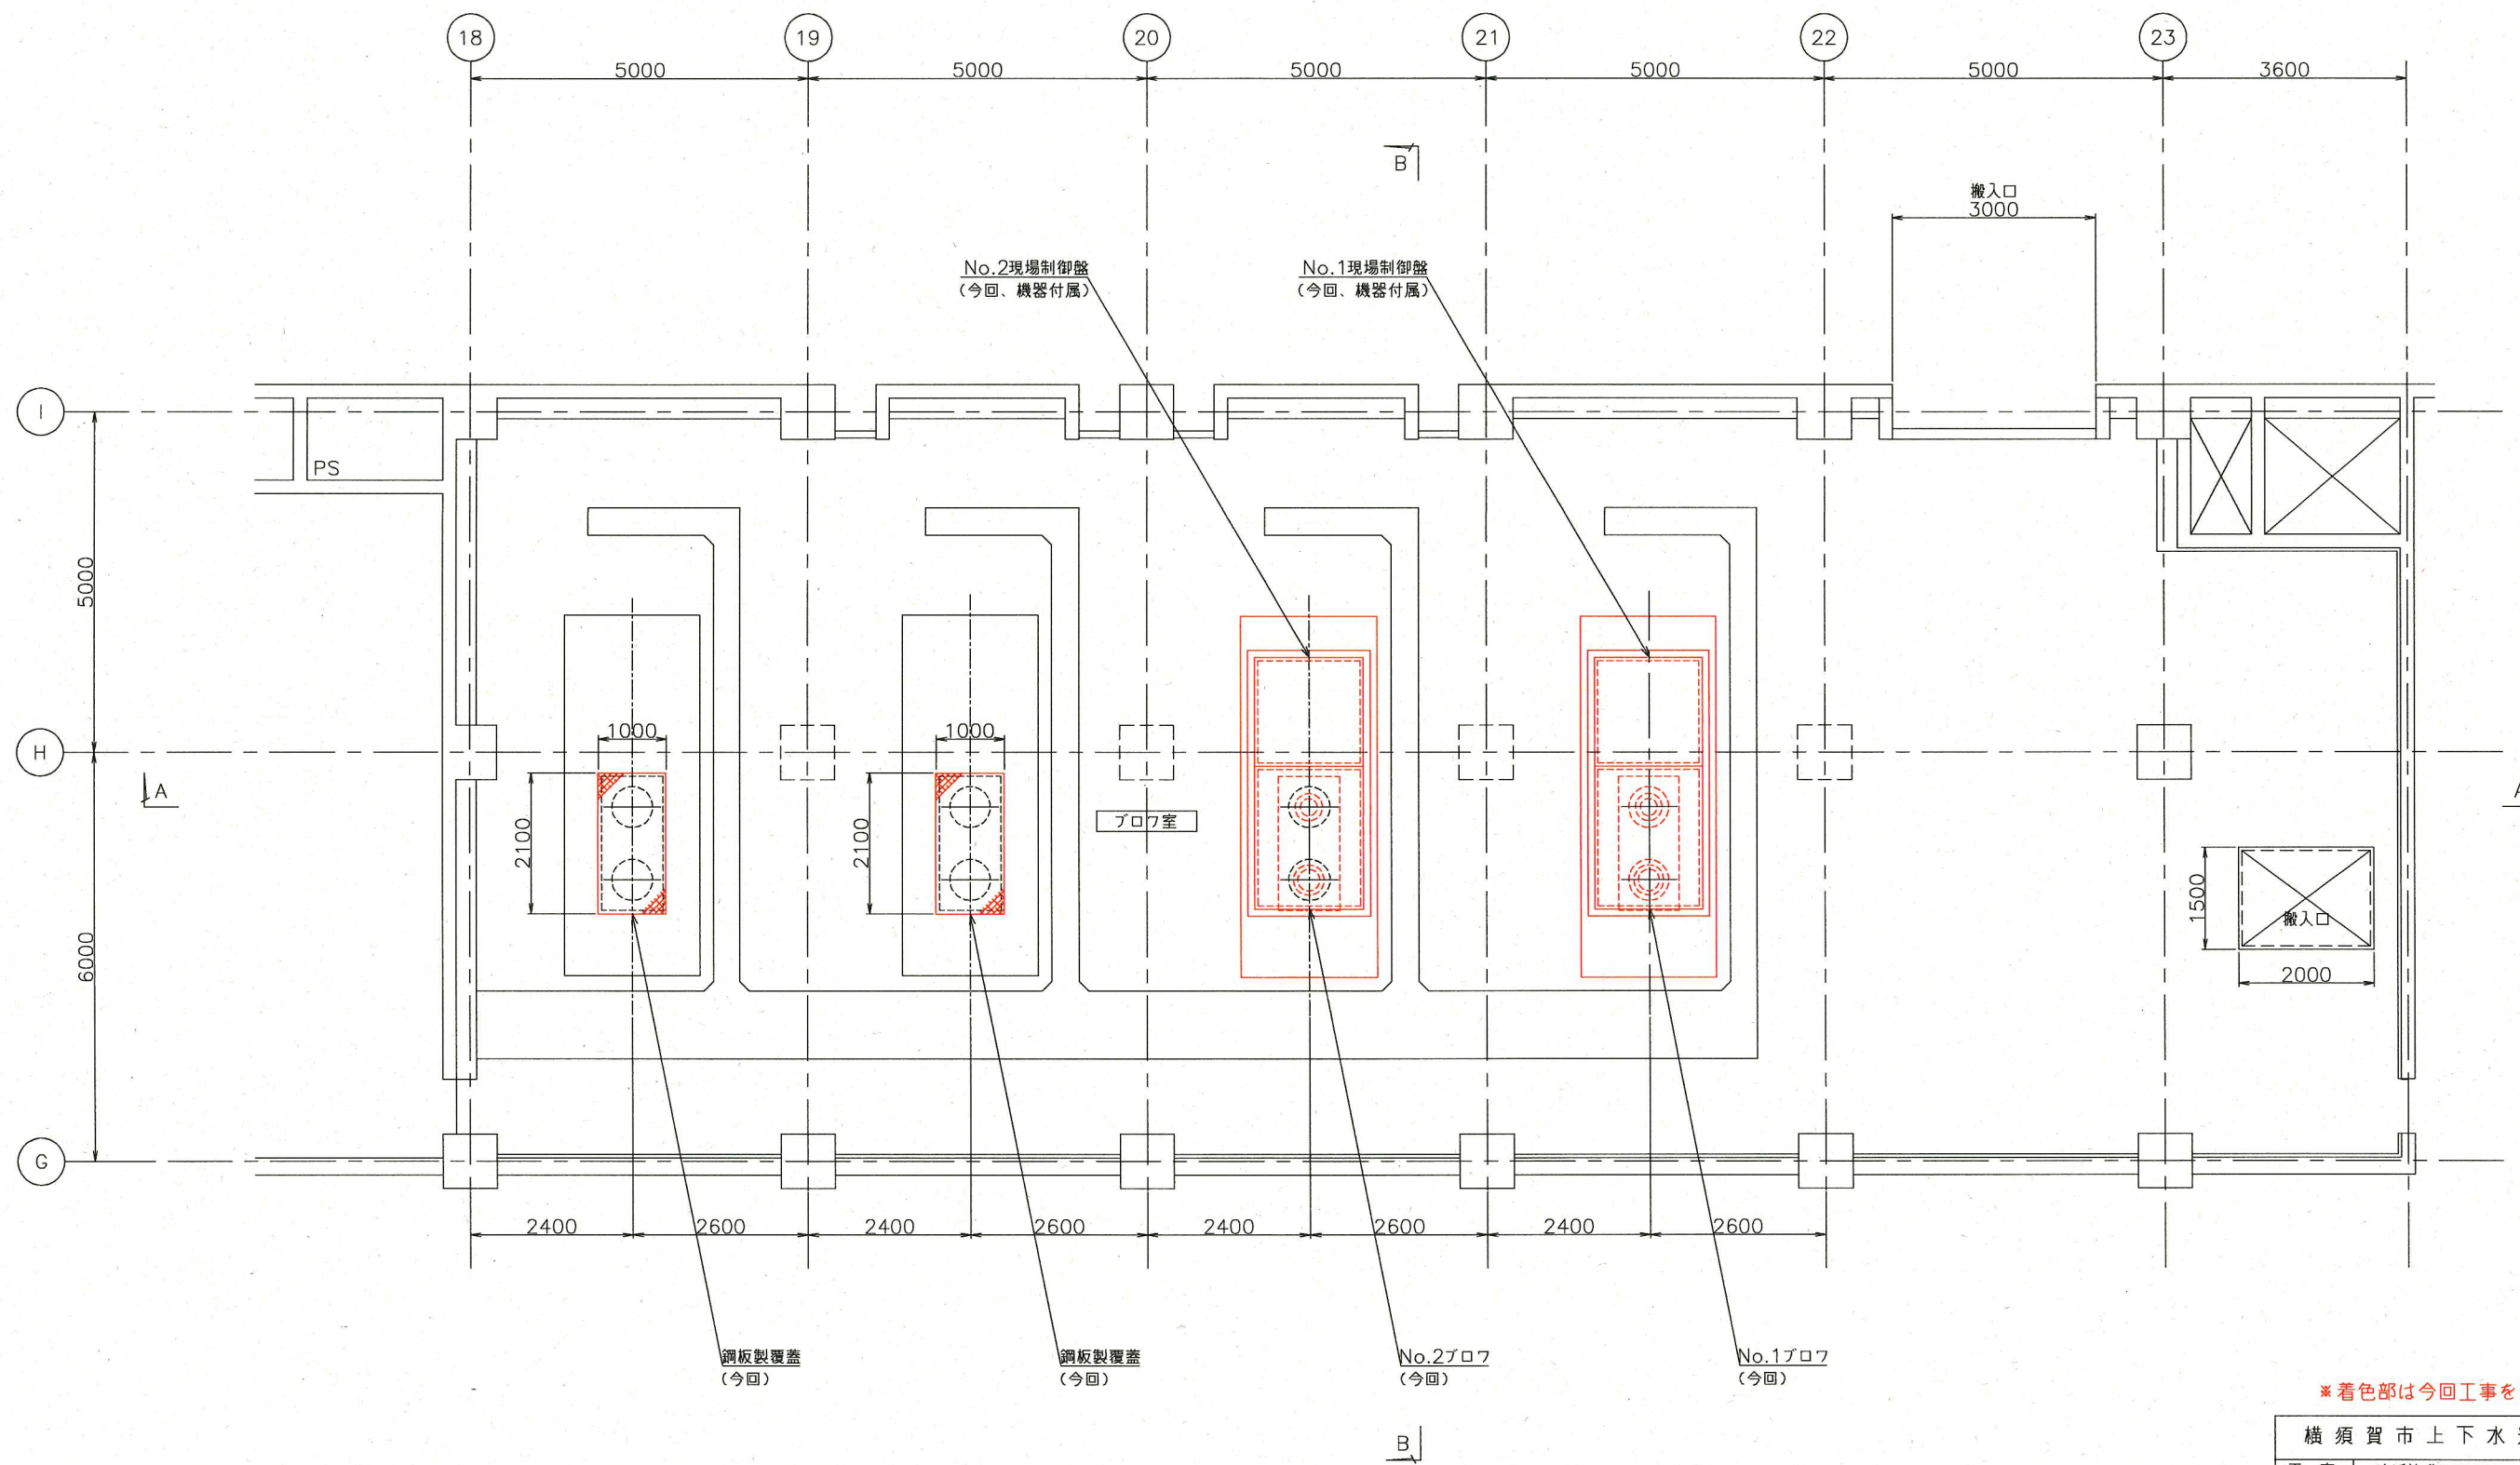

ブロワ室1階平面図 (S=1/50)

※着色部は今回工事を示す。

横須賀市上下水道局			
工事名称	追浜浄化センター 送風機設備更新工事		
種別	ブロワ室1階平面図		
縮尺	1/50	図番	4/9
製作年	平成30年6月		
課長	係長	担当者	設計者

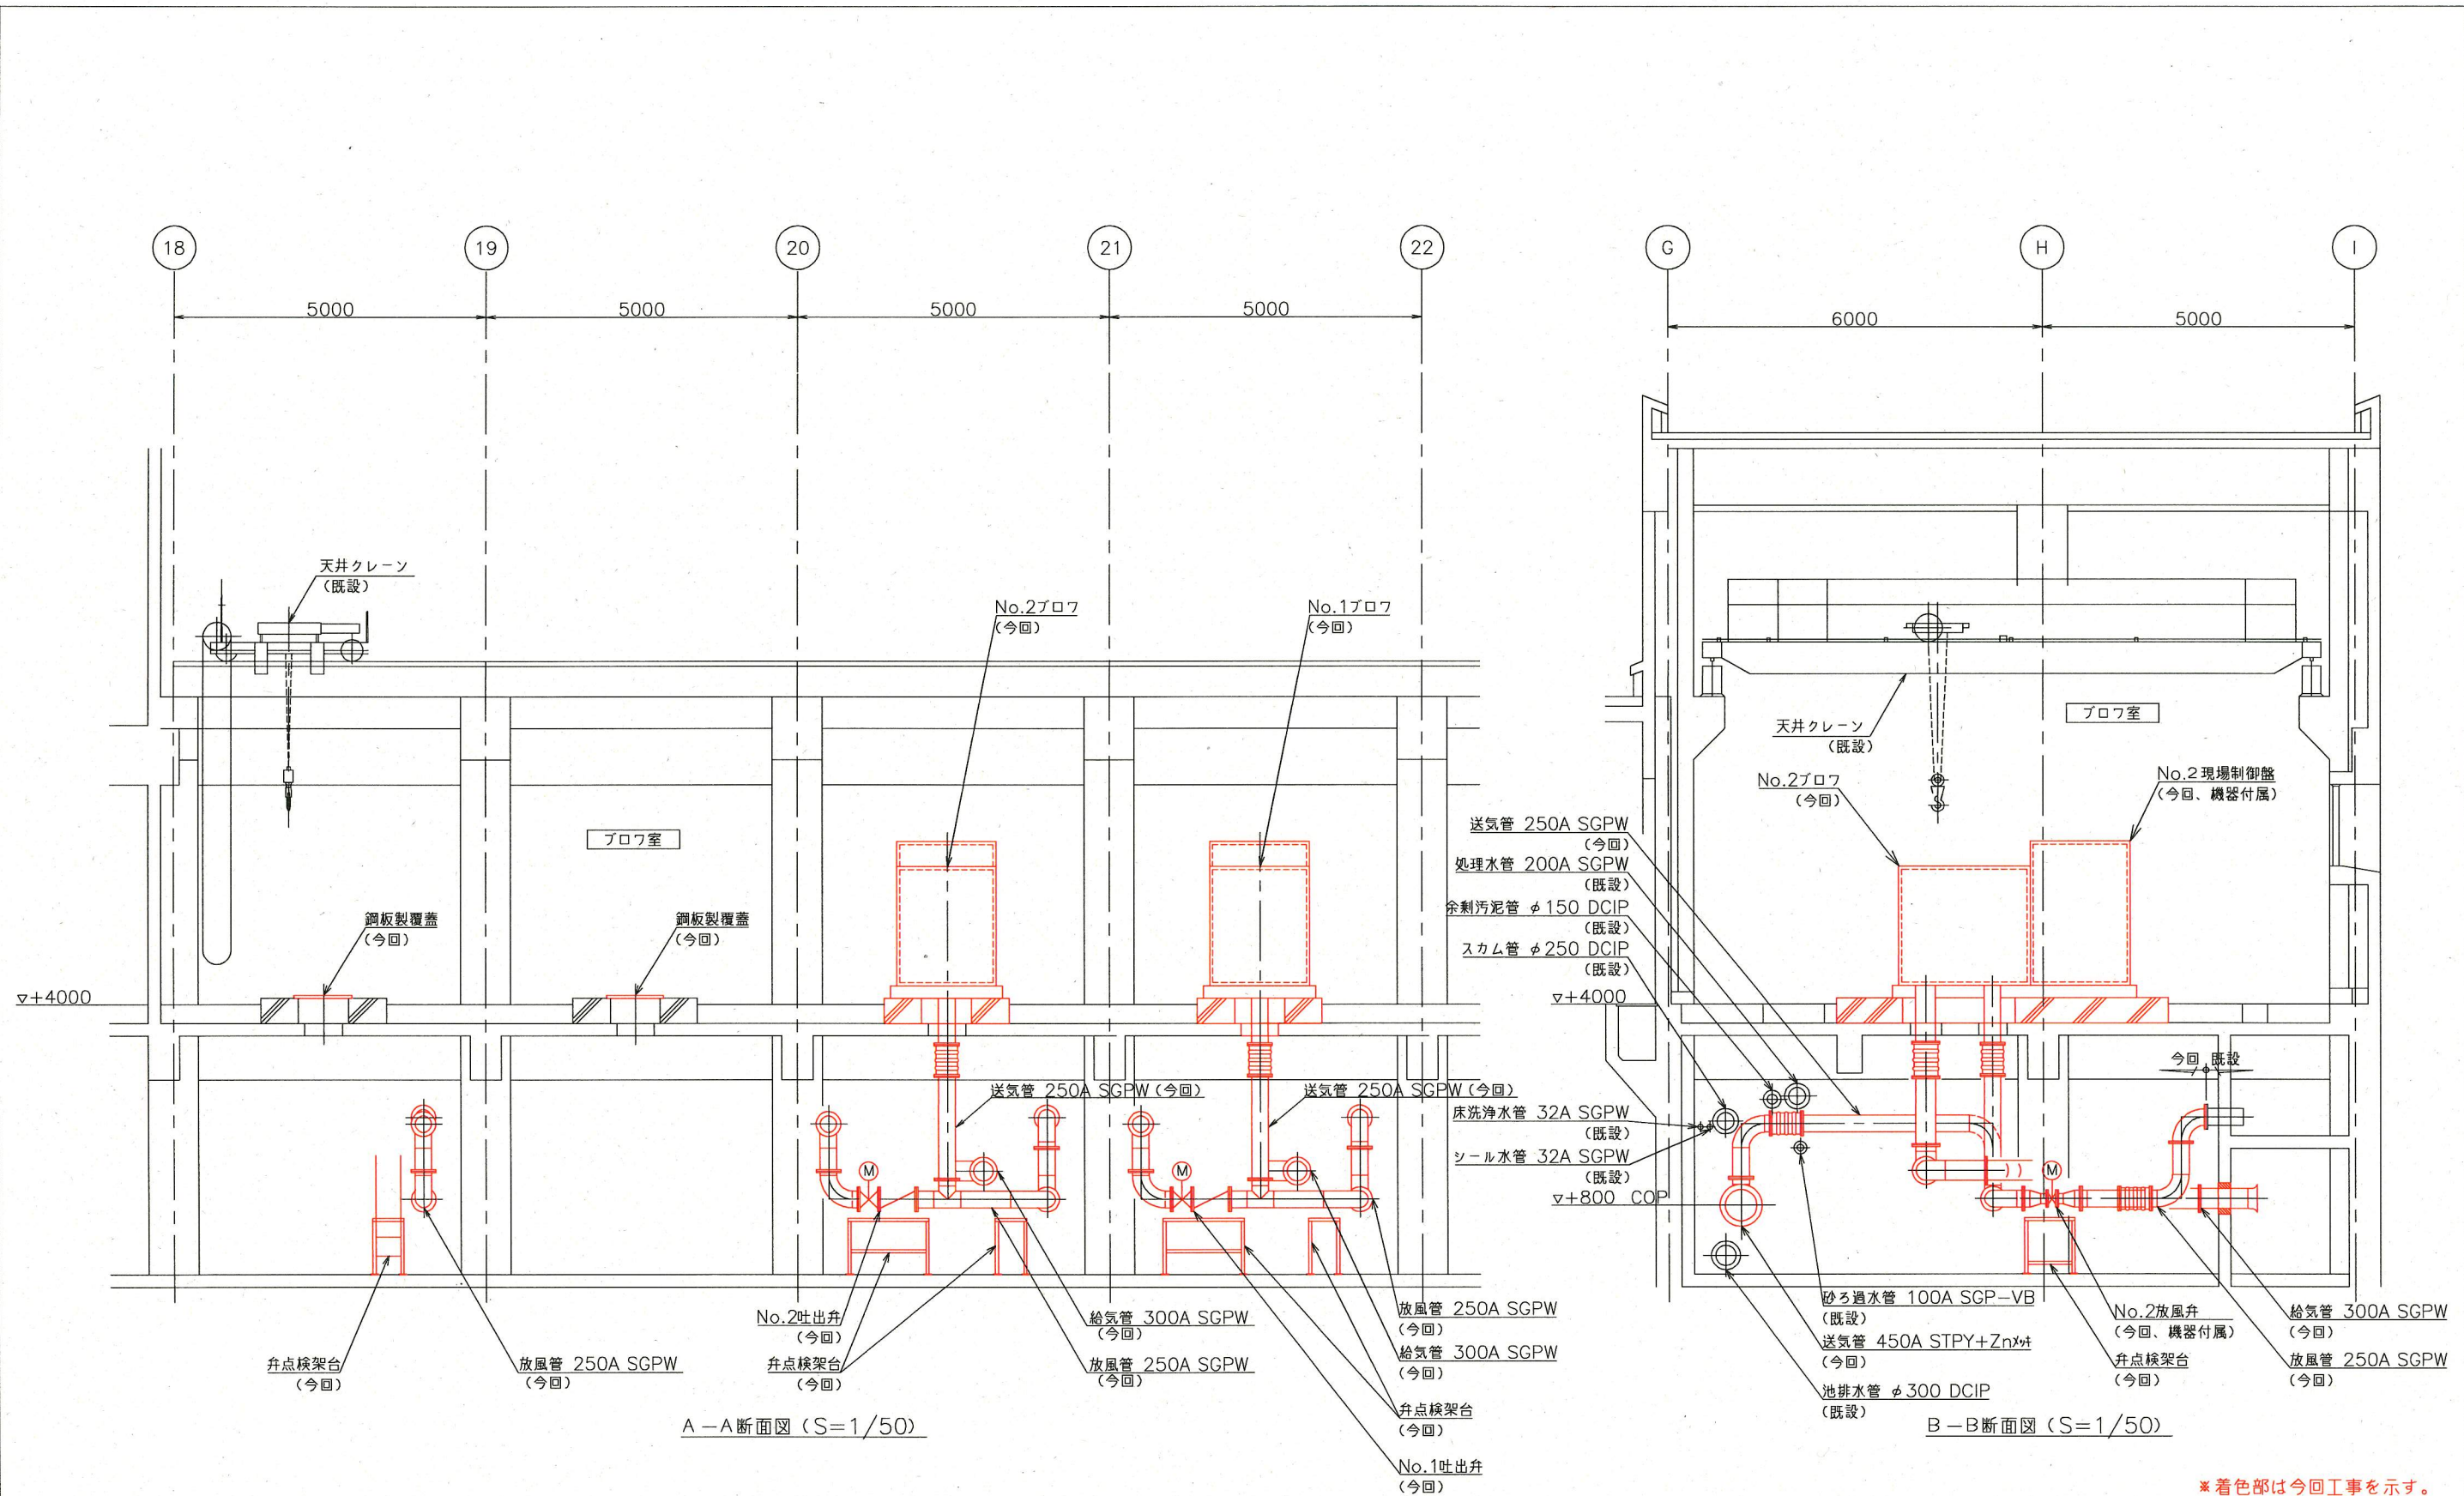


A-A断面図 (S=1/50)


B-B断面図 (S=1/50)

\*着色部は今回工事を示す。

横須賀市上下水道局				
工 事 名 称	追浜浄化センター 送風機設備更新工事			
種 別	ブロフ室・管廊断面図			
縮 尺	1/50	図 番	5/9	
製 作 年 月	平成 30年 6月			
課 長	係 長	担 当 者	設 計 者	

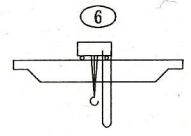


記号	名称	備考	記号	名称	備考
	仕切弁			オリフィス流量計	
	逆止弁			伸縮継手	
	電動仕切弁			電動式蝶形弁	
	電動蝶形弁				

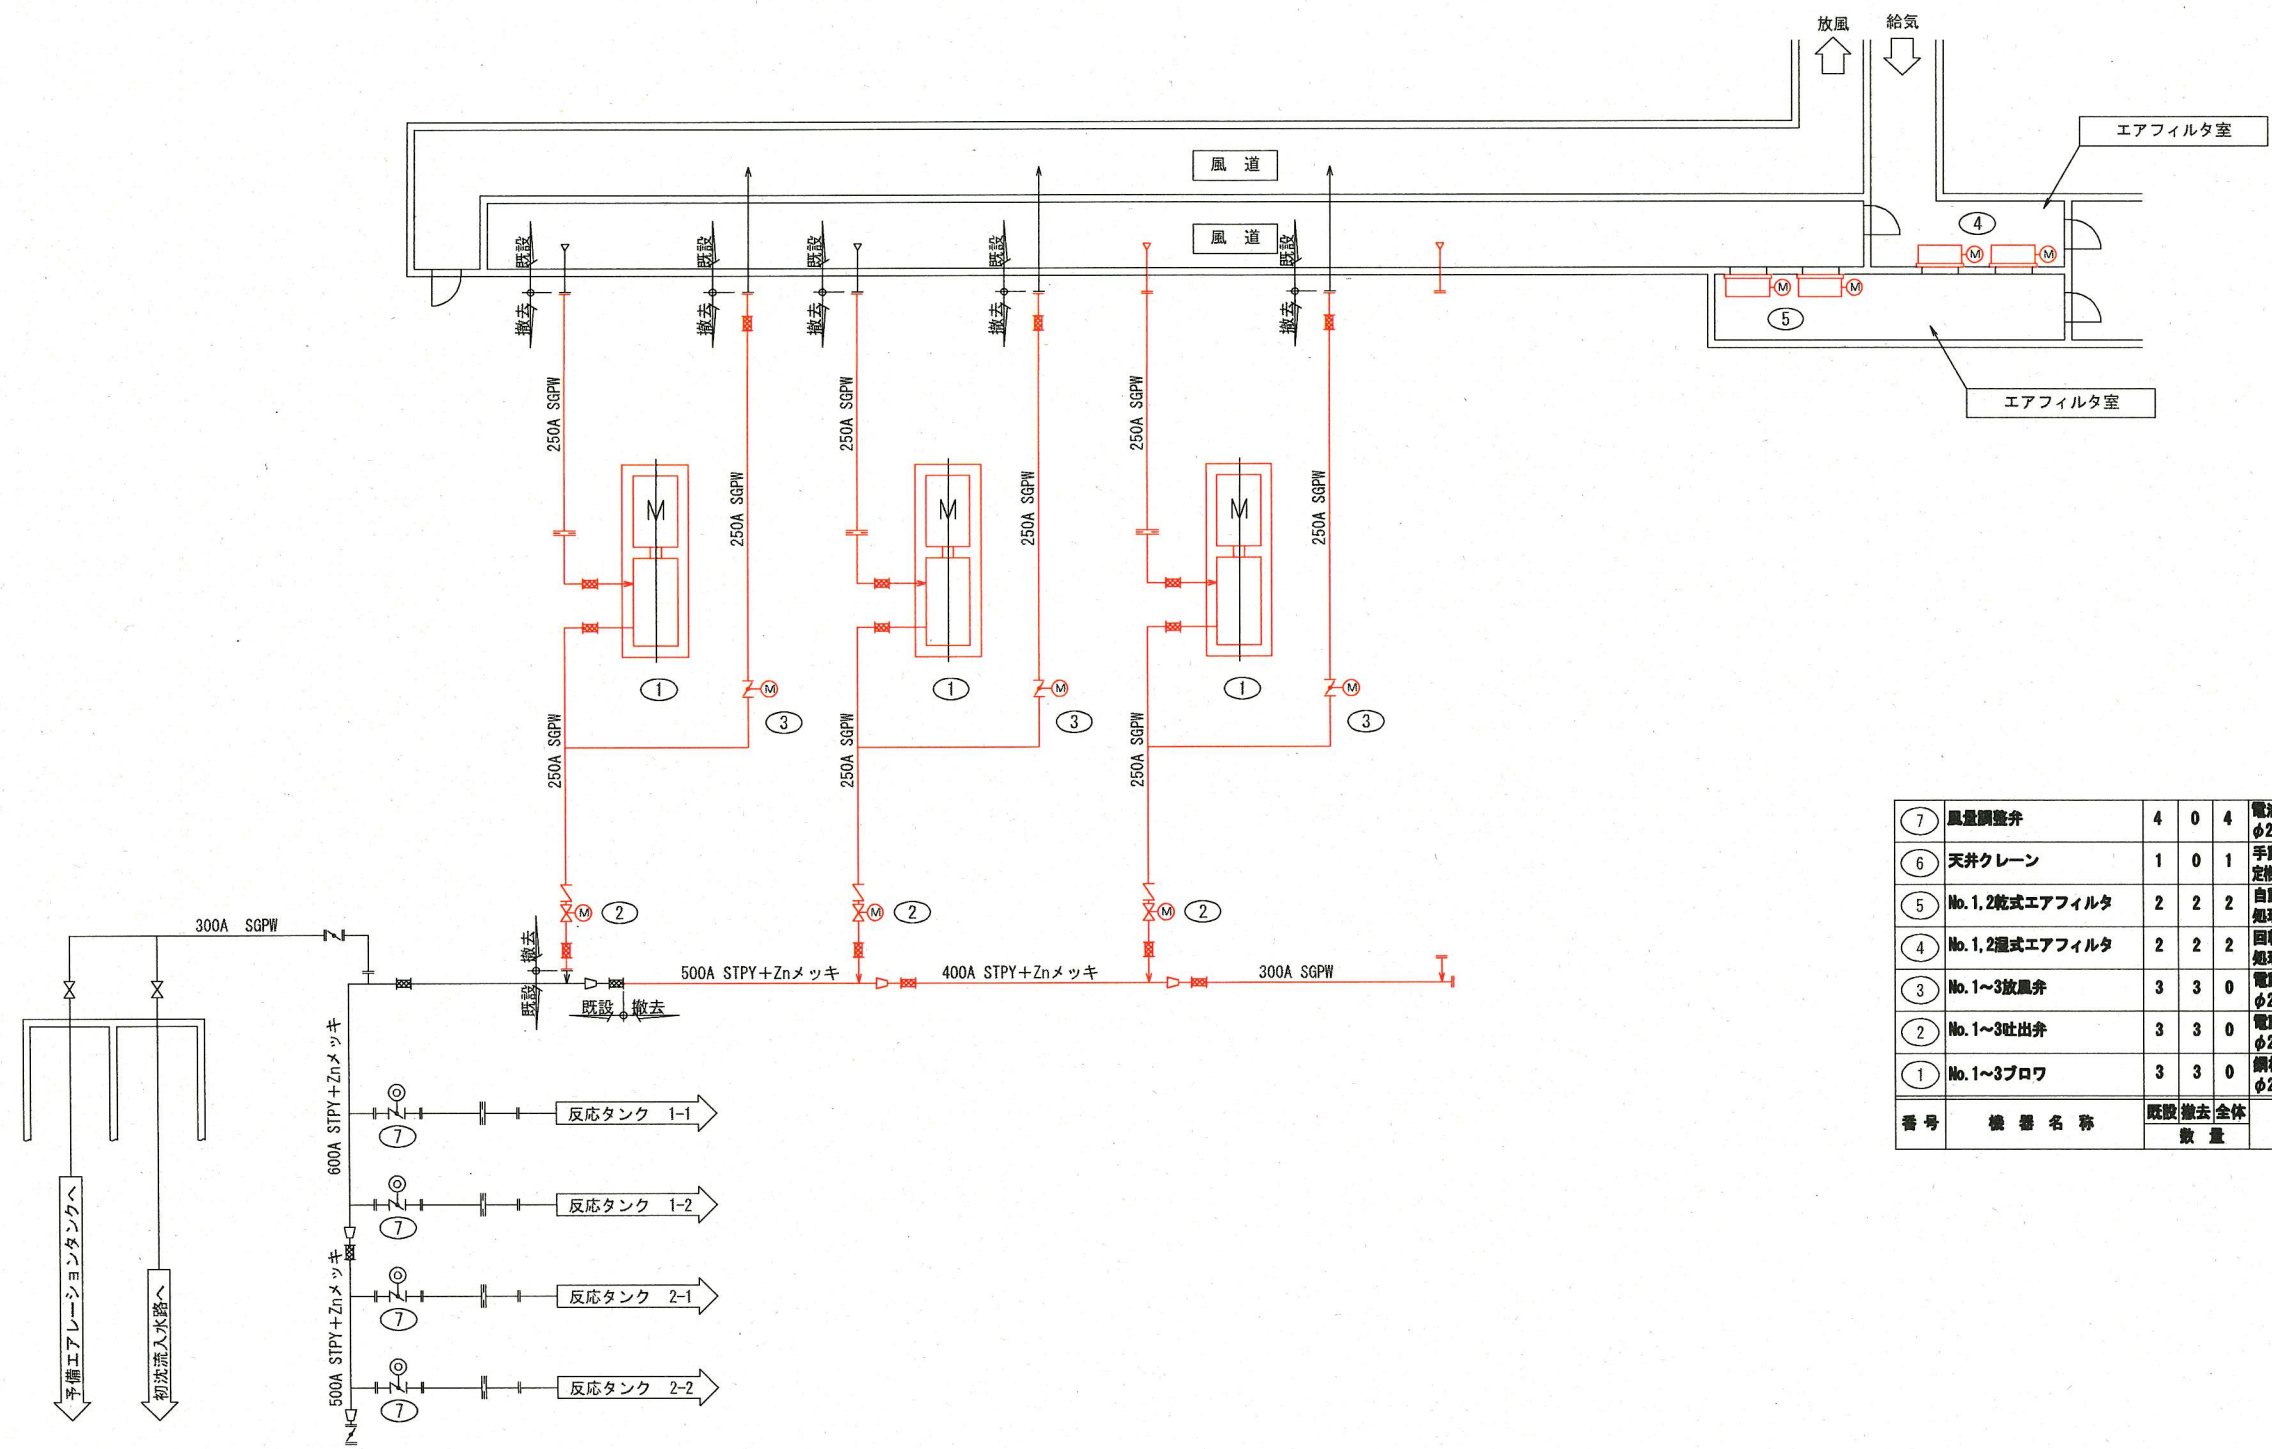

7	風量調整弁	4	0	4	電動式蝶形弁 φ200mm	-	
6	天井クレーン	1	0	1	手動式天井クレーン 定格荷重500kg×揚程5.2m×スパン0.6m×走行25m	-	
5	No.1,2乾式エアフィルタ	2	2	2	自動巻取型空気ろ過器 処理風量 180m <sup>3</sup> /min	0.2	
4	No.1,2湿式エアフィルタ	2	2	2	回転油膜式空気ろ過器 処理風量 180m <sup>3</sup> /min	0.2	
3	No.1~3放風弁	3	3	0	電動蝶形弁 φ250mm	0.2	
2	No.1~3吐出弁	3	3	0	電動仕切弁 φ250mm	0.4	
1	No.1~3ブロワ	3	3	0	鋼板製多段ブロワ φ250/250×60m <sup>3</sup> /min×-2/5kPa	90	
番号	機器名称	既設	撤去	全体 数量	機器仕様	電動機 kW	備考

\*着色部は今回工事を示す。


横須賀市上下水道局			
工事名称	追浜浄化センター 送風機設備更新工事		
種別	フローシート(撤去)		
縮尺	NONE	図番	6/9
製作月	平成30年6月		
課長	係長	担当者	設計者

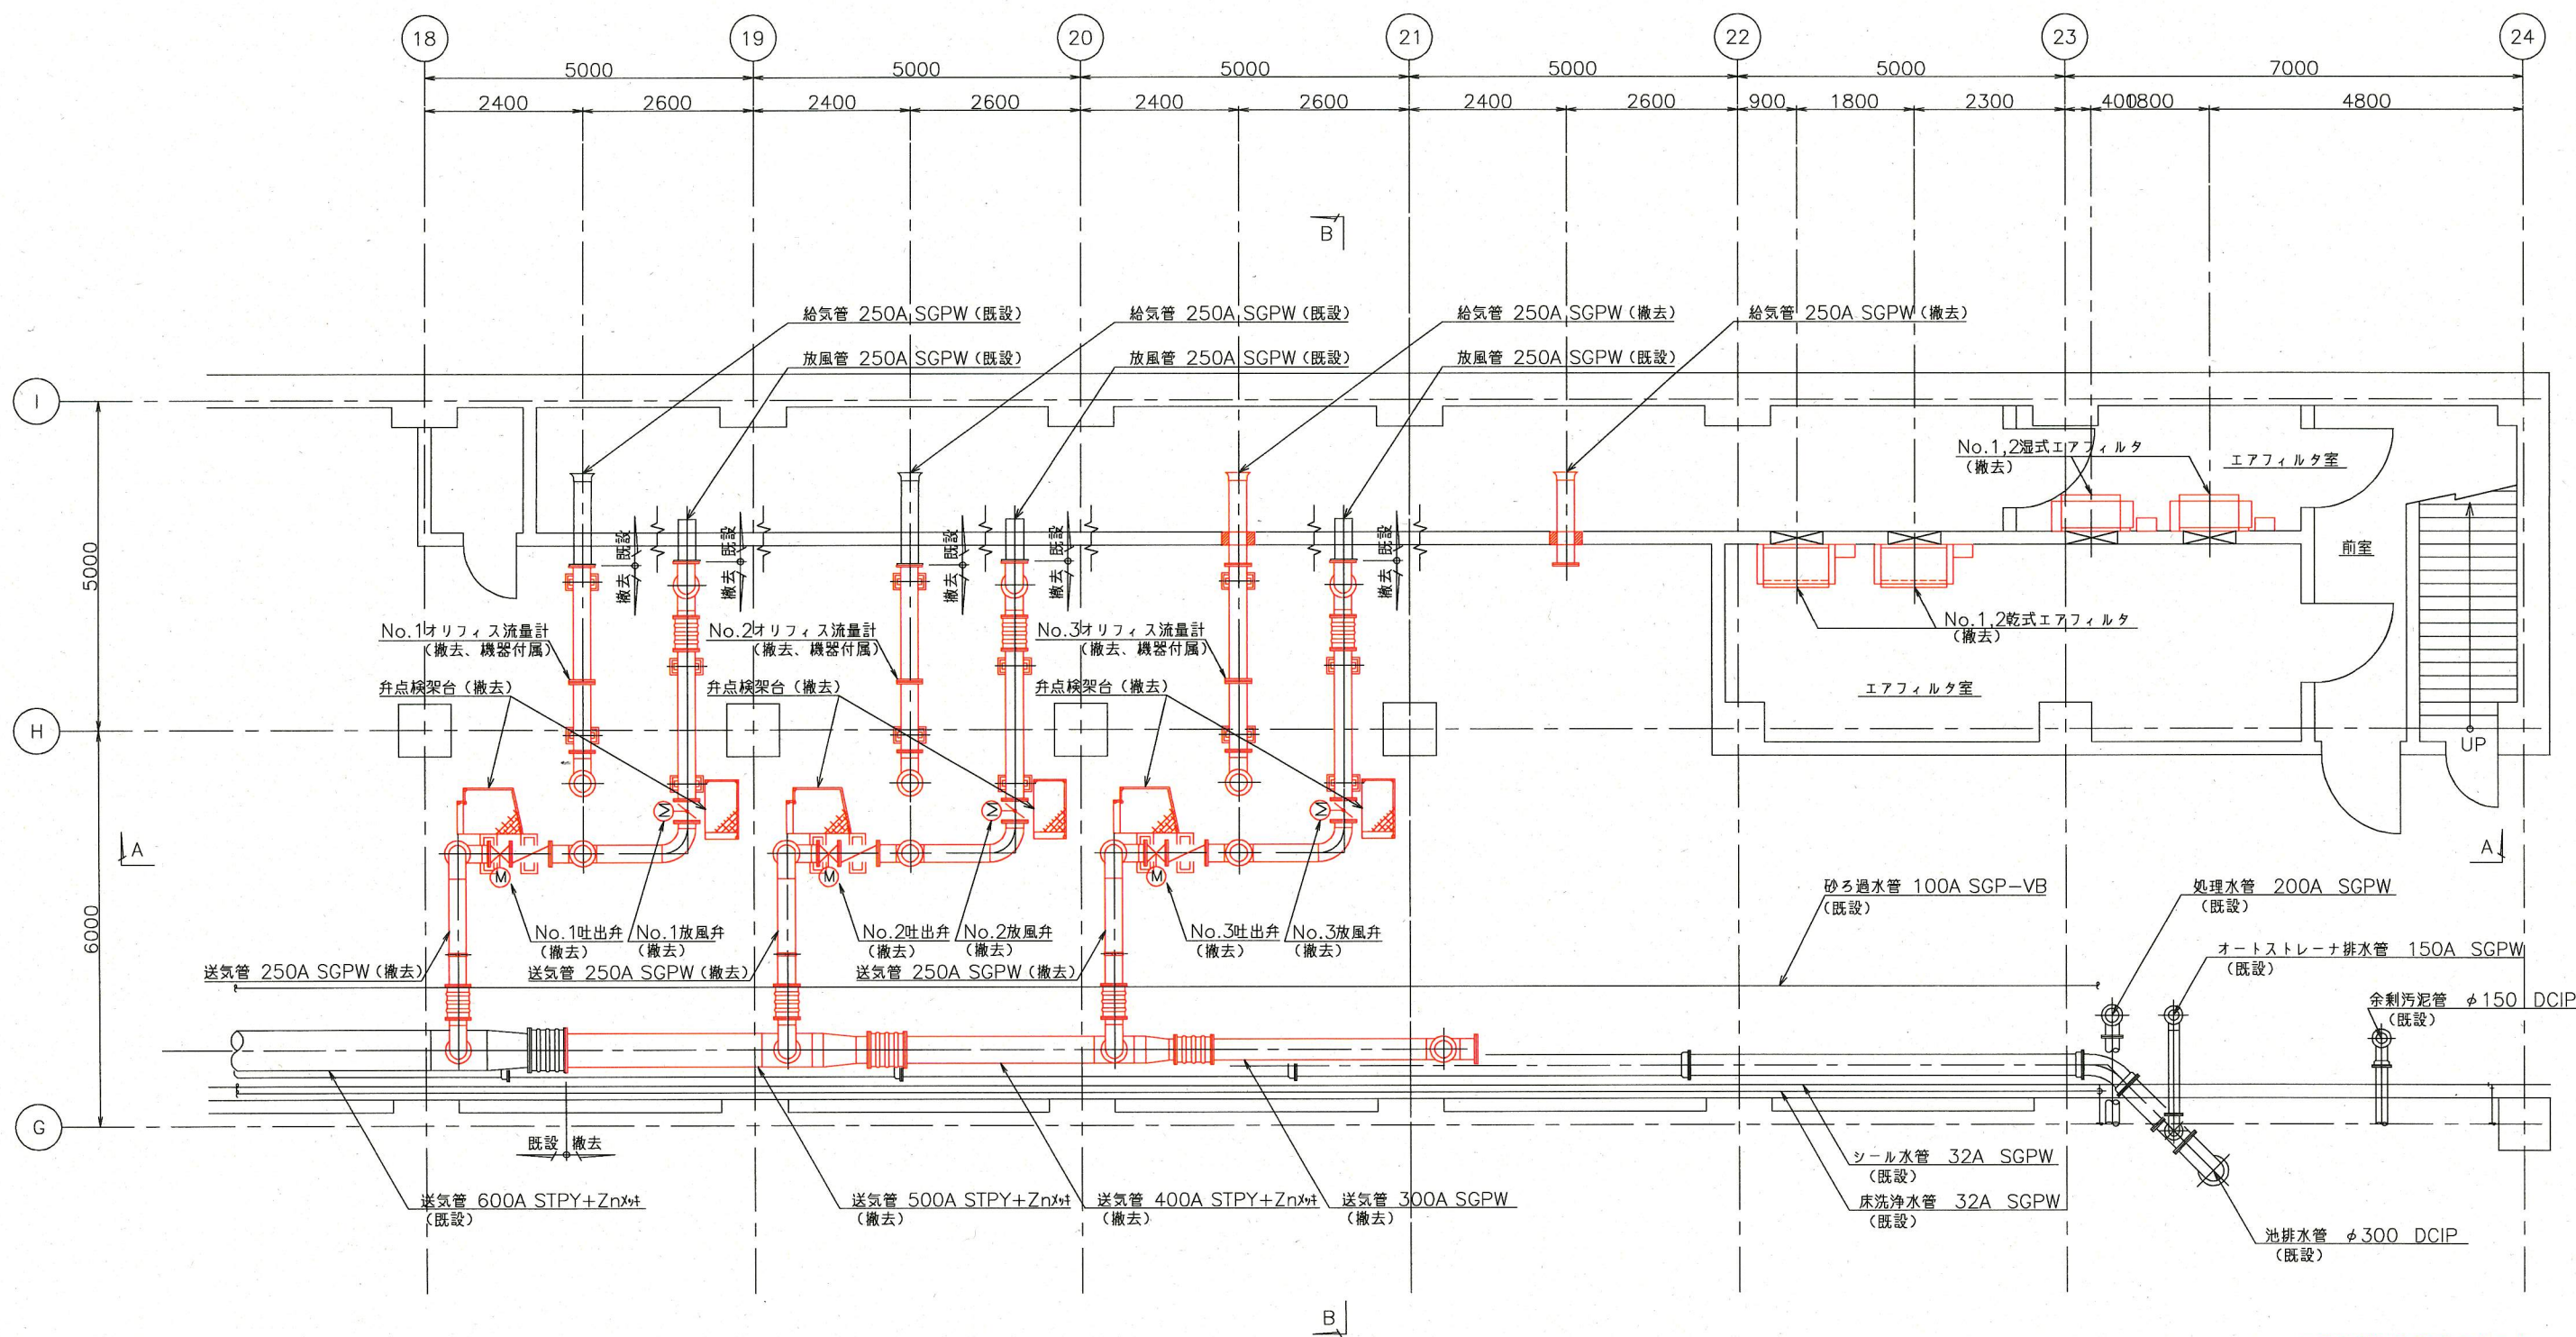

管廊地下1階平面図 (S=1/50)

\*着色部は今回工事を示す。

横須賀市上下水道局			
工事名称	追浜浄化センター 送風機設備更新工事		
種別	管廊地下1階平面図 (撤去)		
縮尺	1/50	図番	7/9
製作年	平成 30年 6月		
課長	係長	担当者	設計者

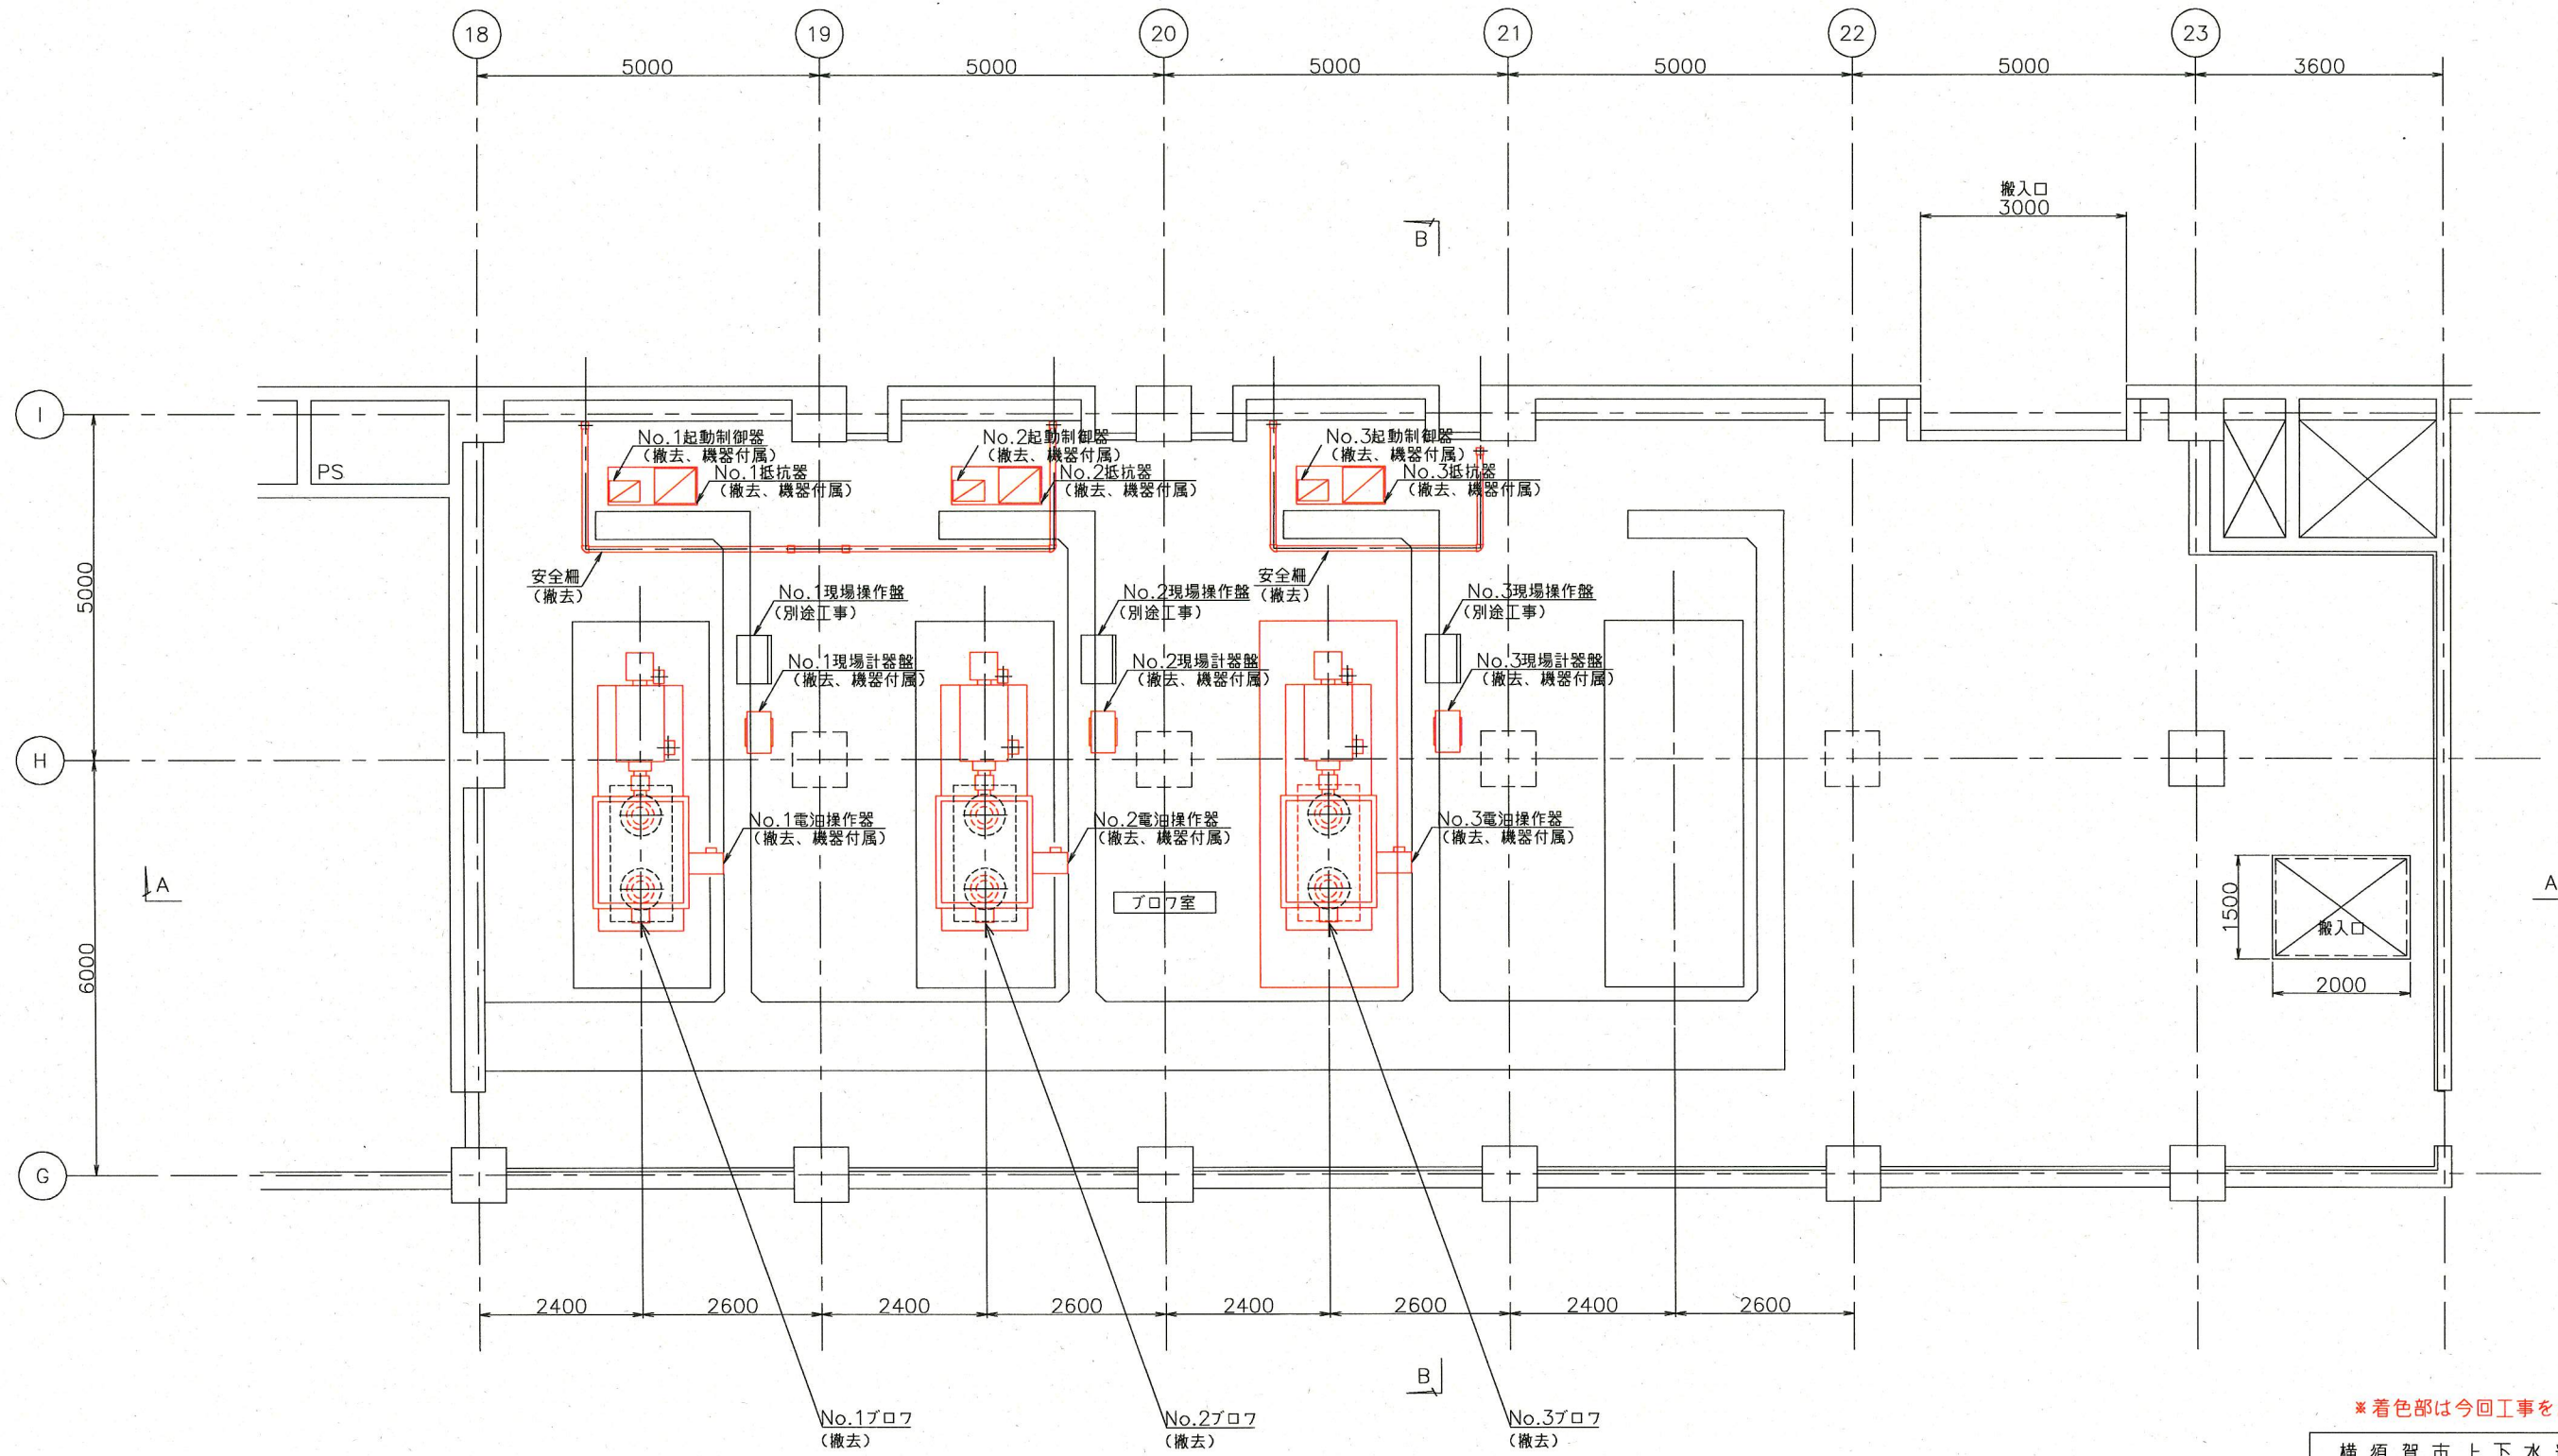


ブロフ室1階平面図 (S=1/50)

\*着色部は今回工事を示す。

横須賀市上下水道局				
工 事 名 称	追浜浄化センター 送風機設備更新工事			
種 別	ブロフ室1階平面図 (撤去)			
縮 尺	1/50	図 番	8/9	
製 作 年 月	平成 30年 6月			
課 長	係 長	担 当 者	設 計 者	



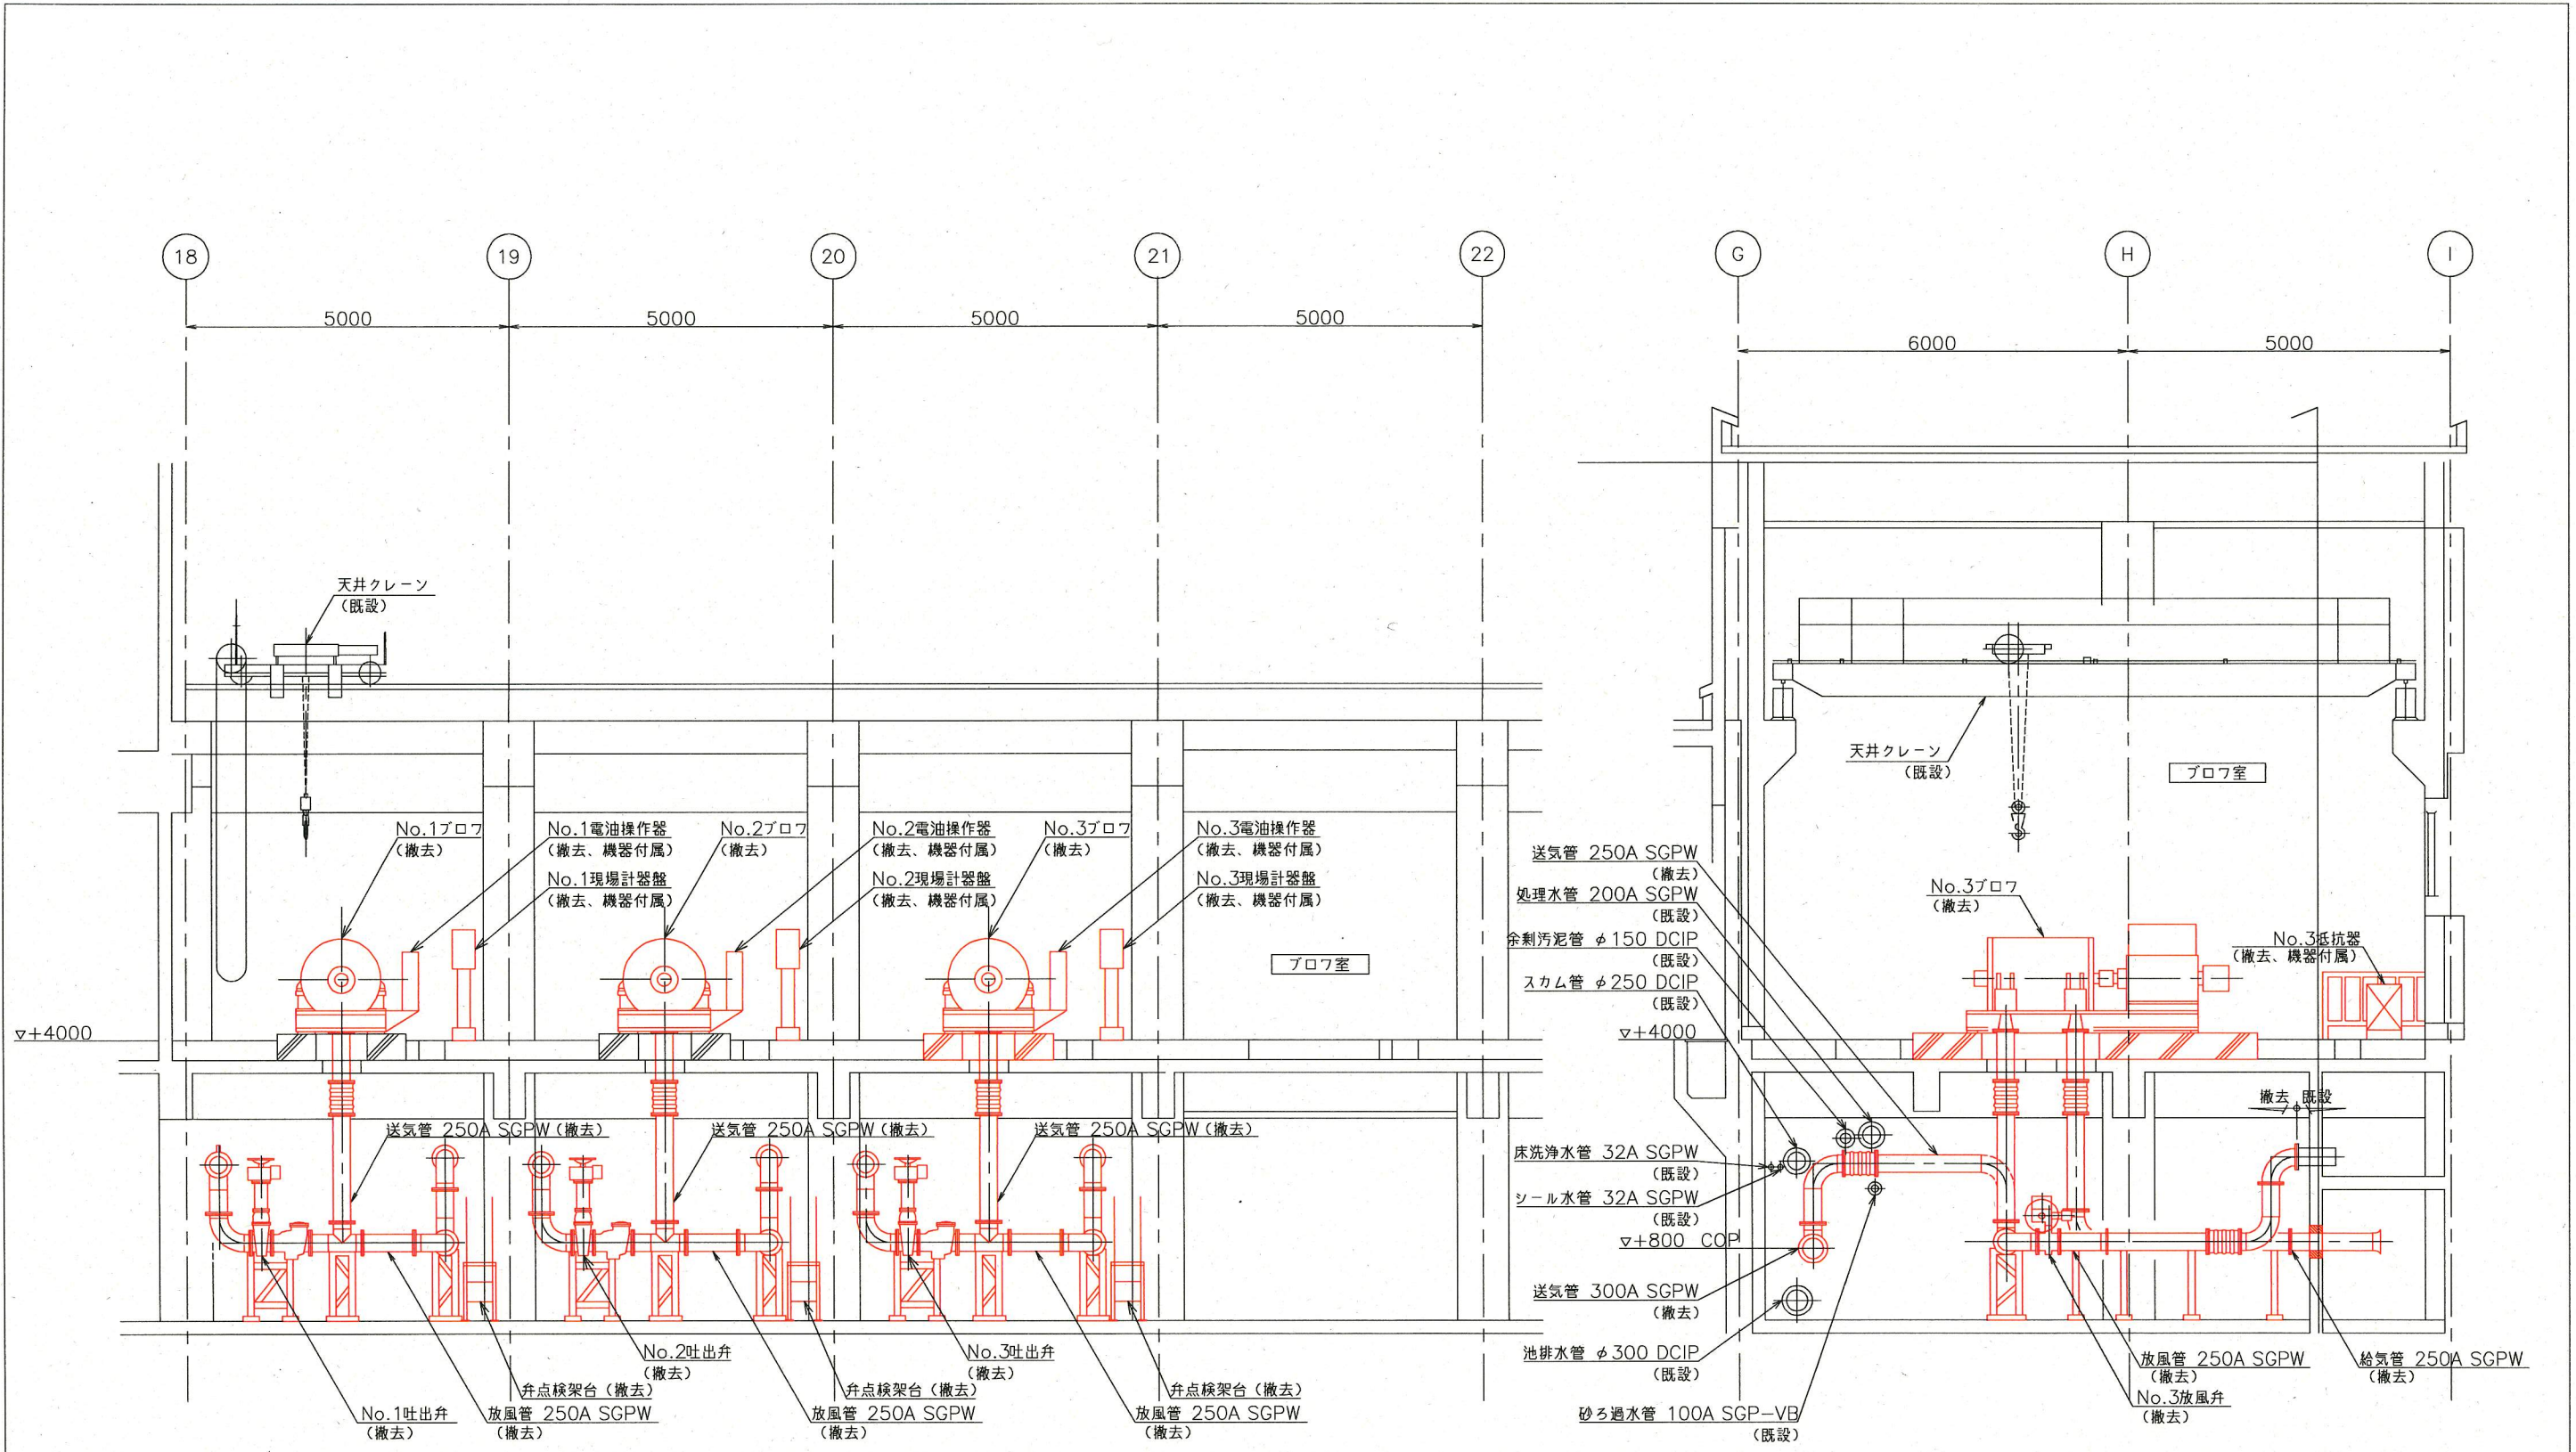

A-A断面図 (S=1/50)

B-B断面図 (S=1/50)

\*着色部は今回工事を示す。

横須賀市上下水道局				
工 事 名	追浜浄化センター 送風機設備更新工事			
種 別	ブロフ室・管廊断面図 (撤去)			
縮 尺	1/50	図 番	9/9	
製 年	平成 30年 6月			
課 長	係 長	担 当 者	設 計 者	