



工事場所
勤労福祉会館
横須賀市日の出町1丁目5番地


… 主な工事場所

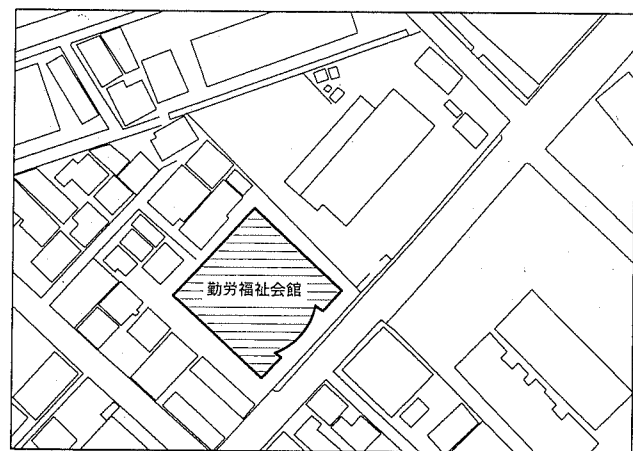


案内図

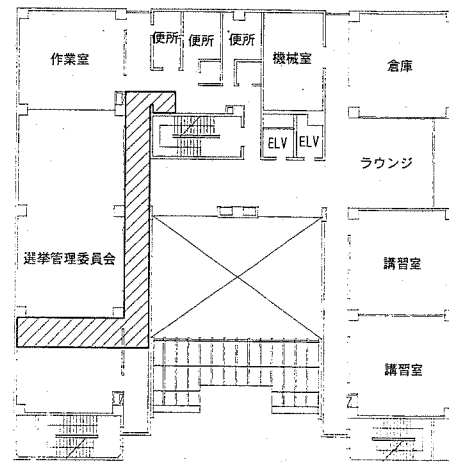


2階 配置図 1:400

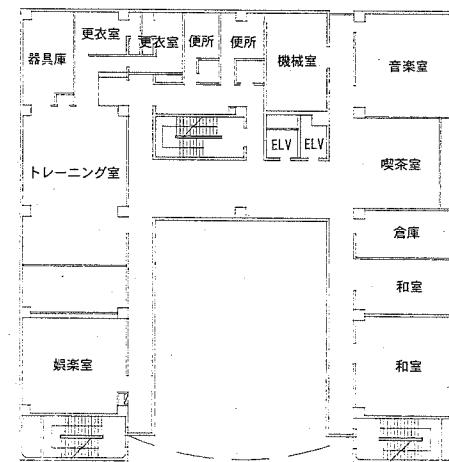


5階 配置図 1:400

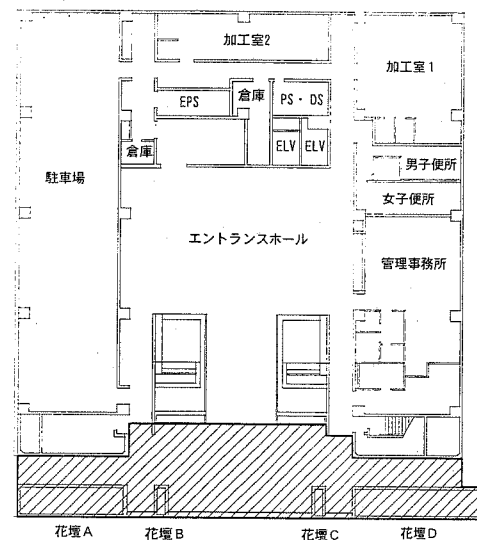


1階 配置図 1:400

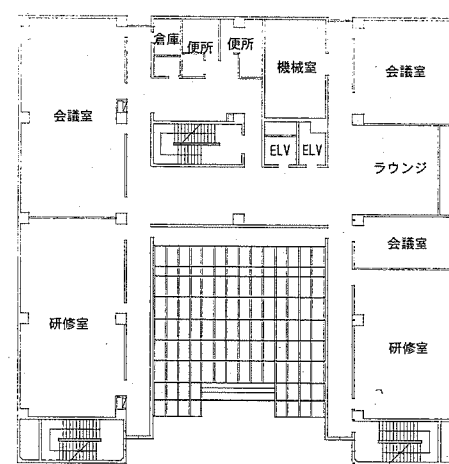


4階 配置図 1:400

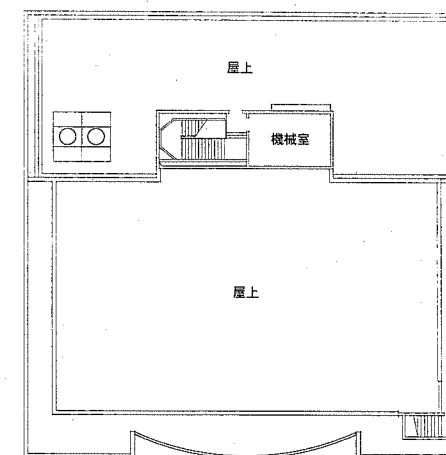


屋上階 配置図 1:400

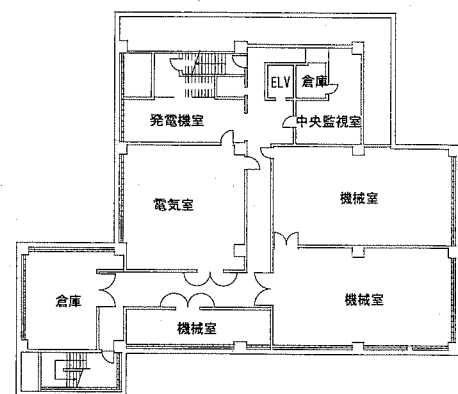

地下1階 配置図 1:400

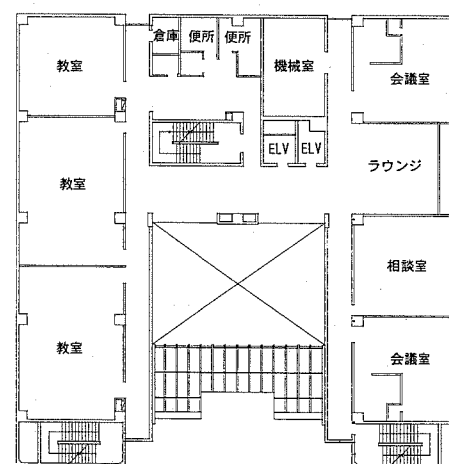

3階 配置図 1:400

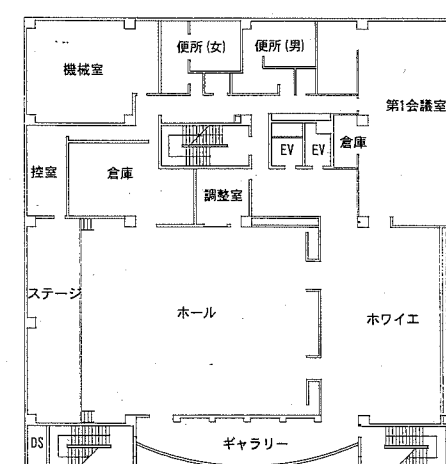

6階 配置図 1:400

工事名	勤労福祉会館弱電引込設備その他改修工事			氏名	級建築士登録第 _____ 号			課長
図面名称	配置図 案内図	図番	1/3	縮尺	1/400 (A2)	作図	平成 30 年 5 月 日	横須賀市 都市部 公共建築課

 
(注記)

- 図中の記号は下記の通り

 - 照明器具A LED街路灯 詳細は参考図参照
 - ハンドホールドA R2K-60 600×600×600
 - 天井点検口 450×450
 - ブルボックス 鋼板製
- 図中の配線は下記の通り






 - 空配管 (PF36:呼び線入) × 3 (天井隠蔽)
 - 配管内の電話・光ケーブルは別途NTT工事
- 既設電話・光ケーブルの新規ケーブルへの切替え時期は以下のとおり

切替え日 平成30年8月16日(木)、17日(金)



光束4250lm、昼白色、電圧100~242V
 本体：アルミダイカスト(ミッドアームレトラック)
 グローブ：(乳白)
 落下防止ワイヤー付、タイマー段階調光機能付
 鋼管ケーブル：溶融亜鉛メッキ後ポリエステル樹脂粉体塗装
 埋込式 地上高=GL+4,500mm ナフスイ付
 Co基礎：φ500mm×1,100mm

照明器具A 参考図

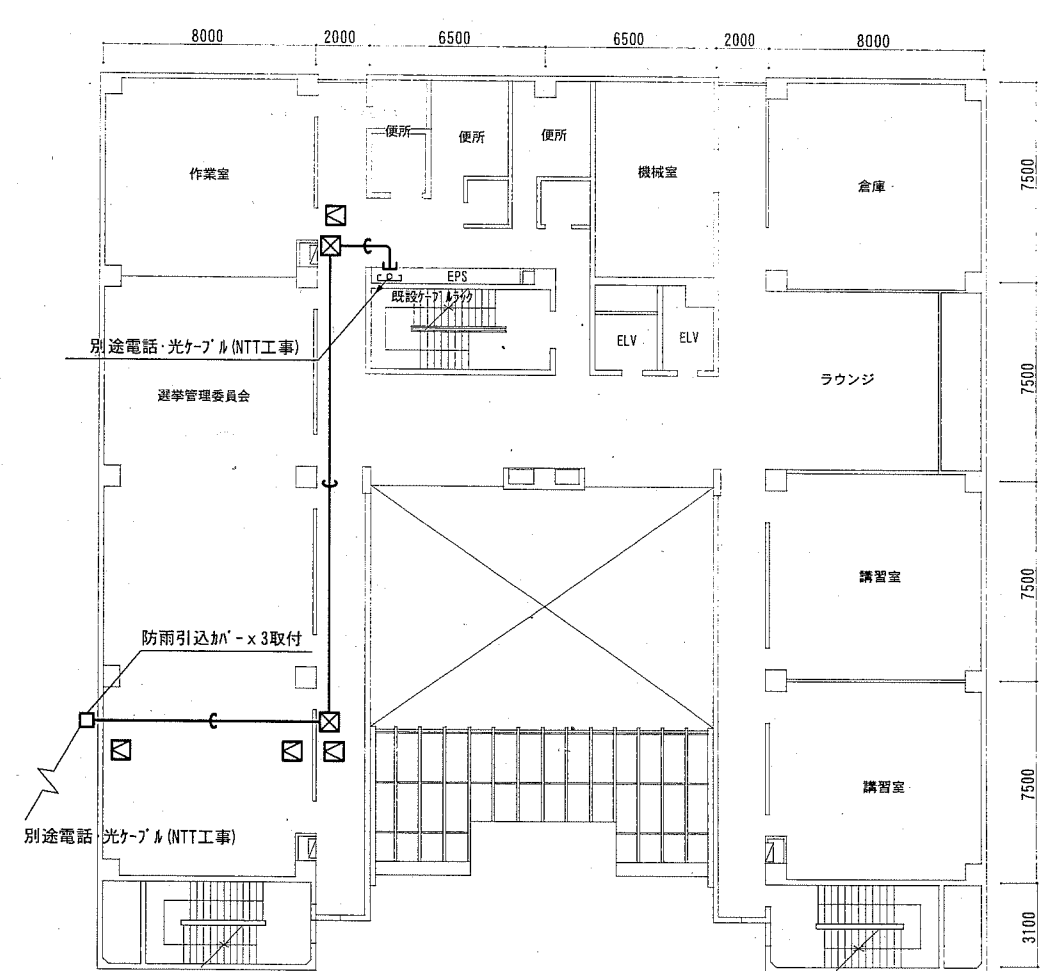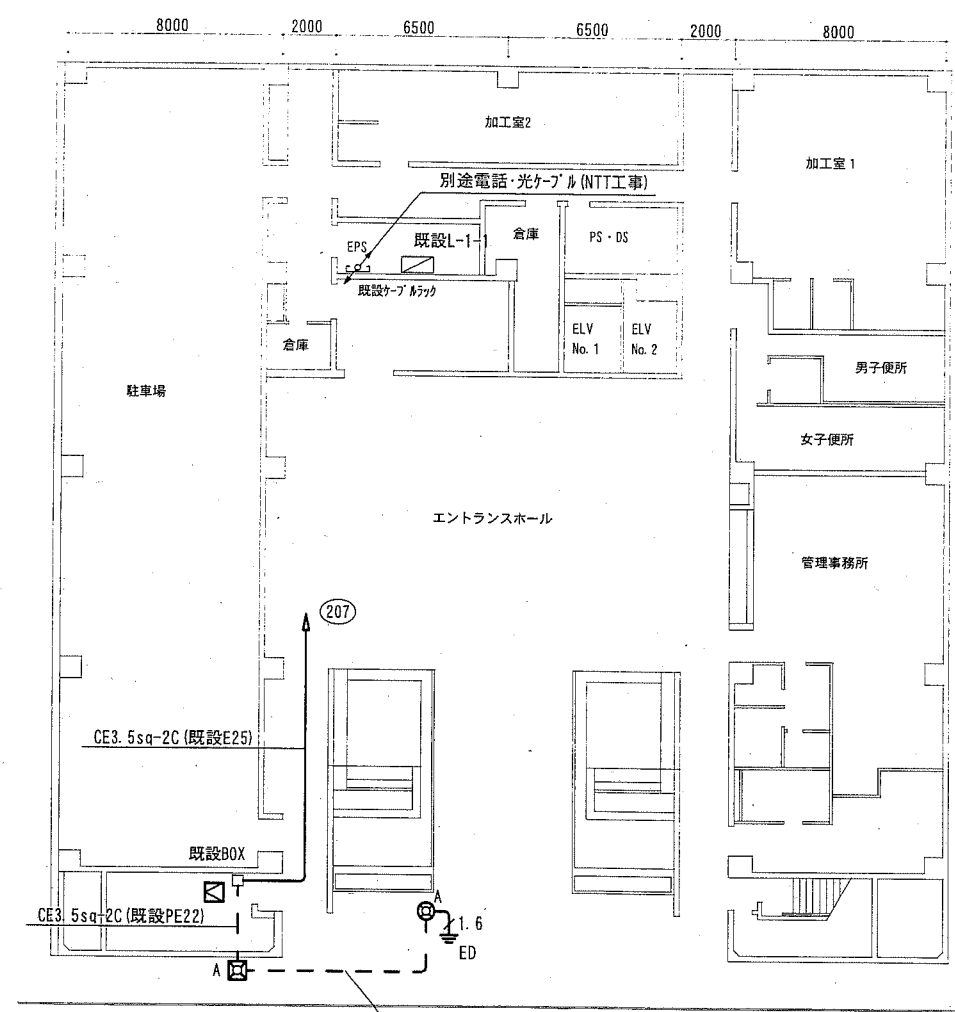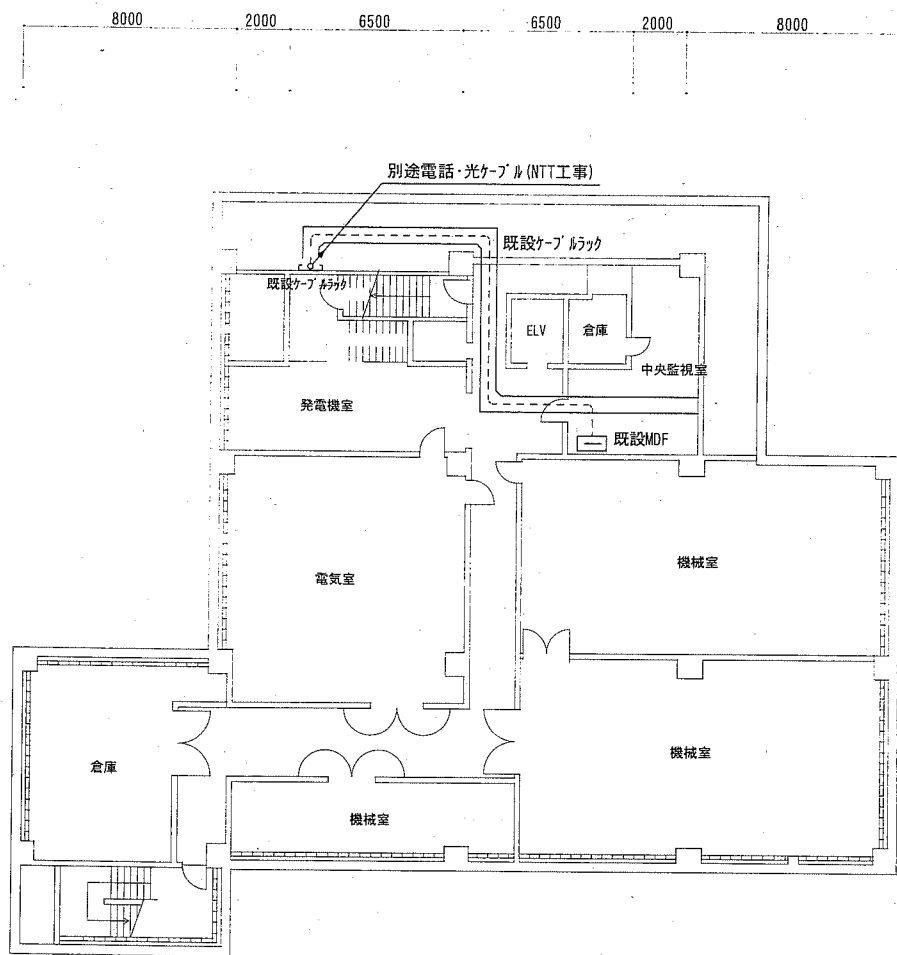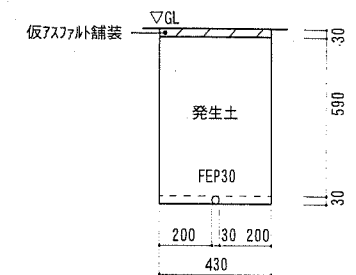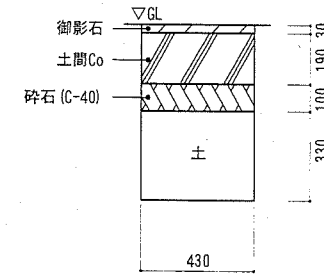

工事名	勤労福祉会館弱電引込設備その他改修工事			氏名	級建築士登録第 _____ 号			課長	横須賀市 都市部 公共建築課
図面名称	地下1階・1階・2階 配線図	管路掘削断面図	図番	2/3	縮尺	1/200 (A2)	作図	平成 30 年 5 月 日	

(注記)

1. 図中の記号は下記の通り

- ◎A 照明器具A 街路灯 HF150W 鋼管φ=FL=4m Co基礎
- ◎B 照明器具B 庭園灯 FL9W
- ◎C 照明器具C 投光器 HF70W 地中埋込型
- ◎D 照明器具D 投光器 HF300W Co基礎
- A ハンドホルA 900 x 900 x 900
- B ハンドホルB 1000 x 1000 x 1500 化粧蓋共
- ⊠ 安定器盤 屋外自立型 SUS製 安定器×2, KS×2収納 W500 x H400 x D200

2. 図中の配線は下記の通り


- - - CV3.5sq-3C (PE22) 花壇部分の埋設深さはGL-600mm程度

3. 不要な機器、配管配線等は撤去処分のこと


4. 花壇A・B・C・Dの低中木伐採根は本工事

- 中木 (ササキ) 幹周600mm、高さ4,000mm、枝張3,000mm、本数5本
- 低木 (ササ・カンナギ) 高さ800mm、面積46m²


- 御影石 (t=30mm) 壊し・仮アスファルト (t=30mm) 復旧 (本工事)
御影石下の土間コンクリート (t=190mm) は残置
ただし、既設埋設配管撤去及び新規配管敷設部分の土間コンクリート・砕石は壊し・復旧 (残土にて埋戻し)
- 御影石 (t=30mm) 壊し・仮アスファルト (t=30mm) 復旧 (別途機械設備工事)

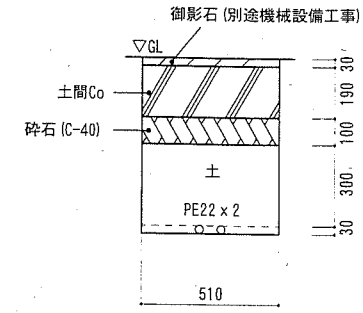


施工前
管路撤去掘削断面図① 1:20

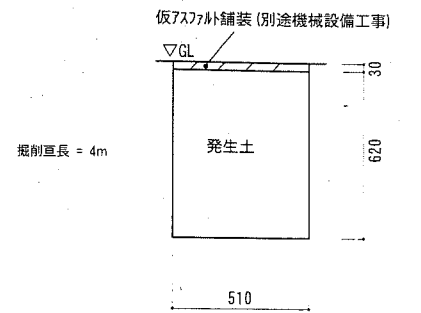


施工後
管路撤去掘削断面図① 1:20

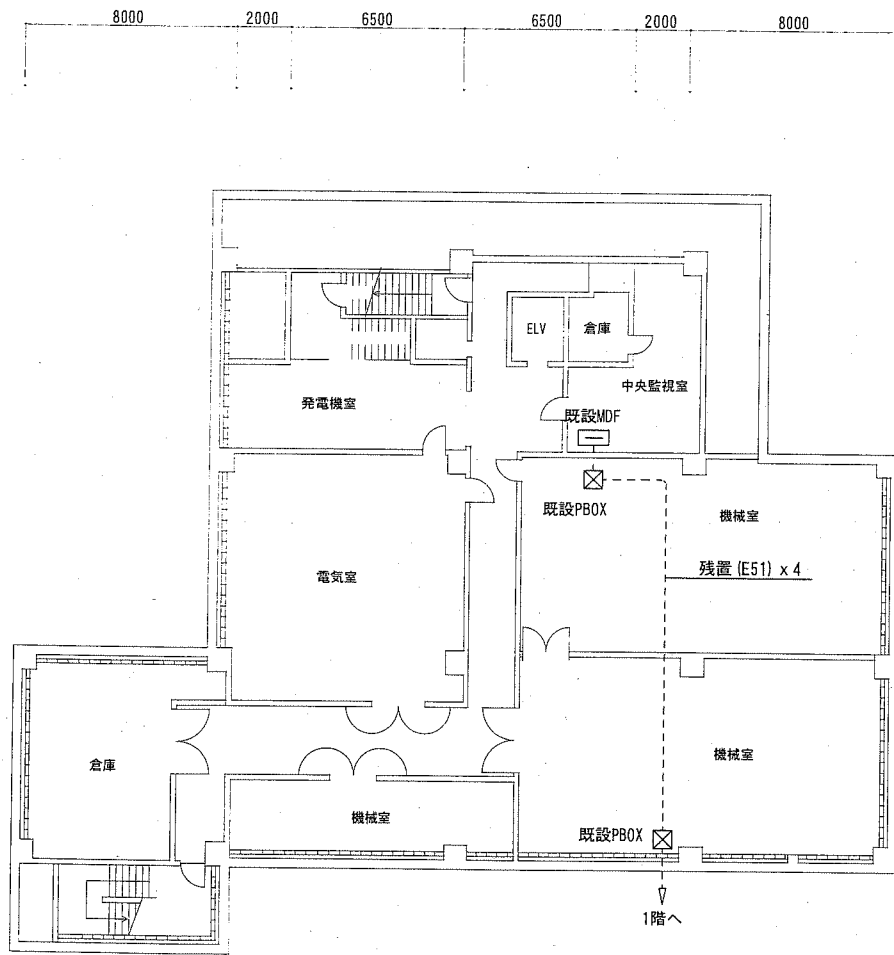


地下1階 撤去図 1:200

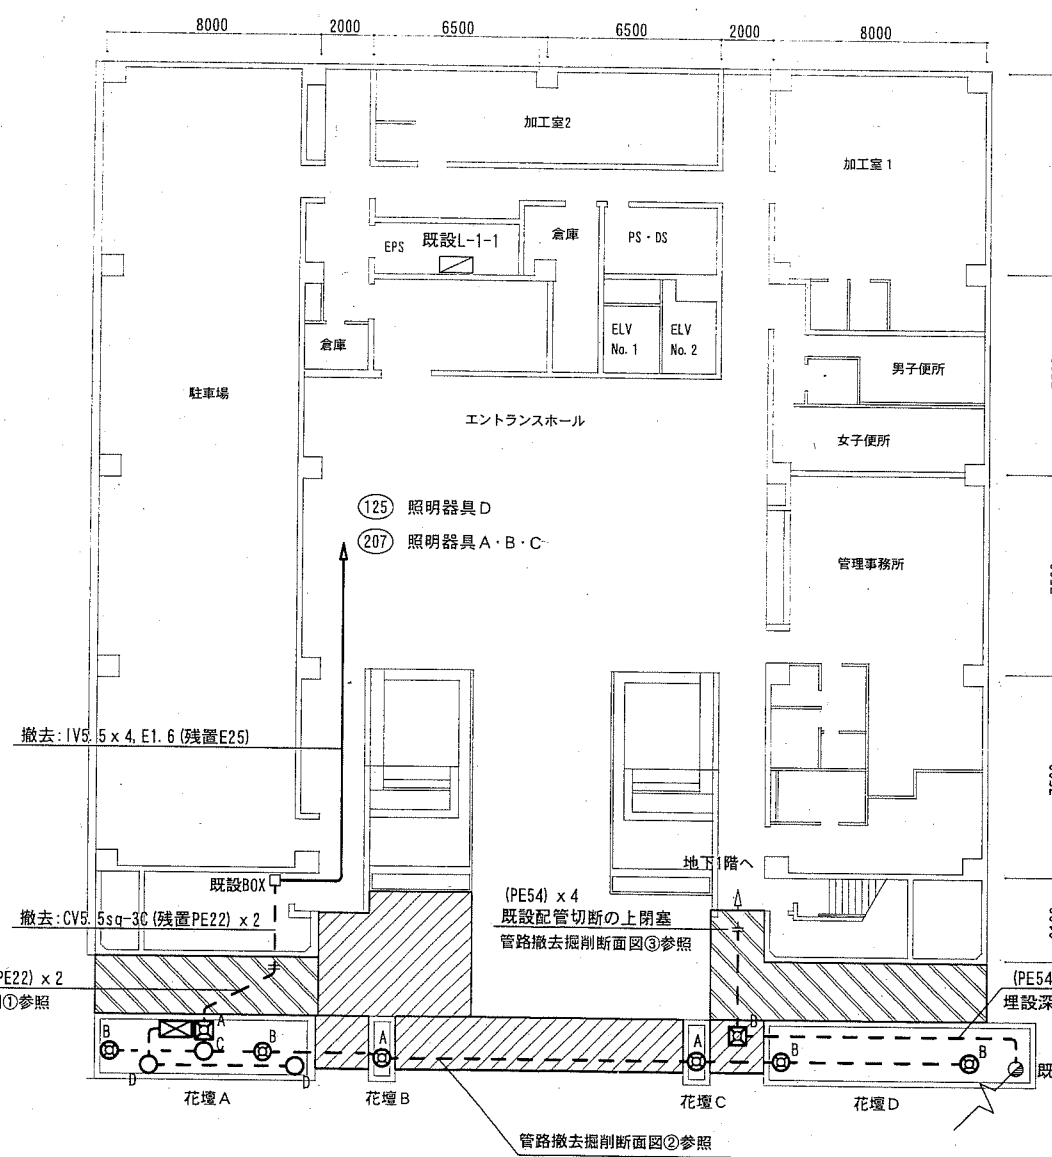


1階 撤去図 1:200

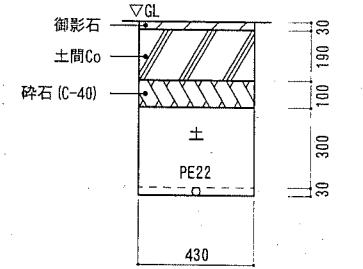


施工前
管路撤去掘削断面図② 1:20

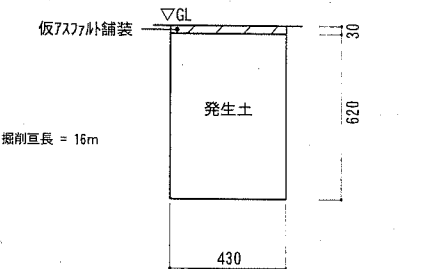

施工後
管路撤去掘削断面図② 1:20

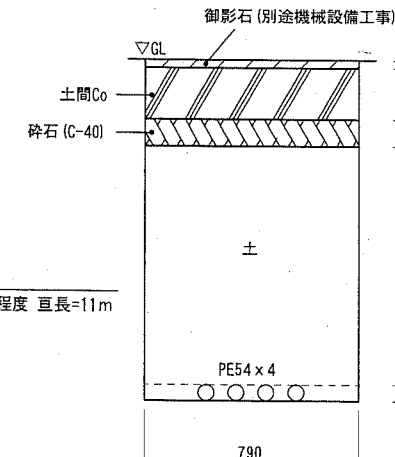

施工前
管路撤去掘削断面図③ 1:20

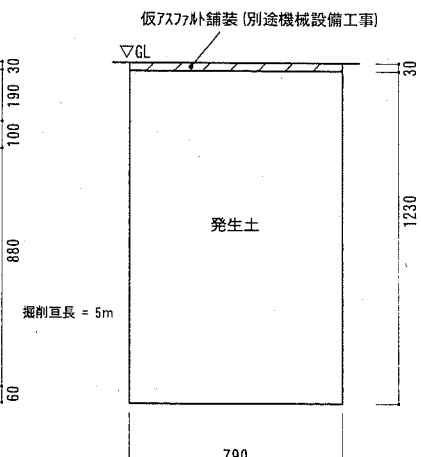

施工後
管路撤去掘削断面図③ 1:20

※ 既設NTT柱、電話ケーブル、光ケーブル撤去
新規電話ケーブル・光ケーブル敷設、
切替え作業は別途NTT工事

工事名	勤労福祉会館弱電引込設備その他改修工事			氏名	級建築士登録第 _____ 号			課長
図面名称	地下1階・1階 撤去図	管路撤去掘削断面図	図番	3/3	縮尺	1/200 (A2)	作図	平成 30 年 5 月 日

横須賀市
都市部 公共建築課