



案内図

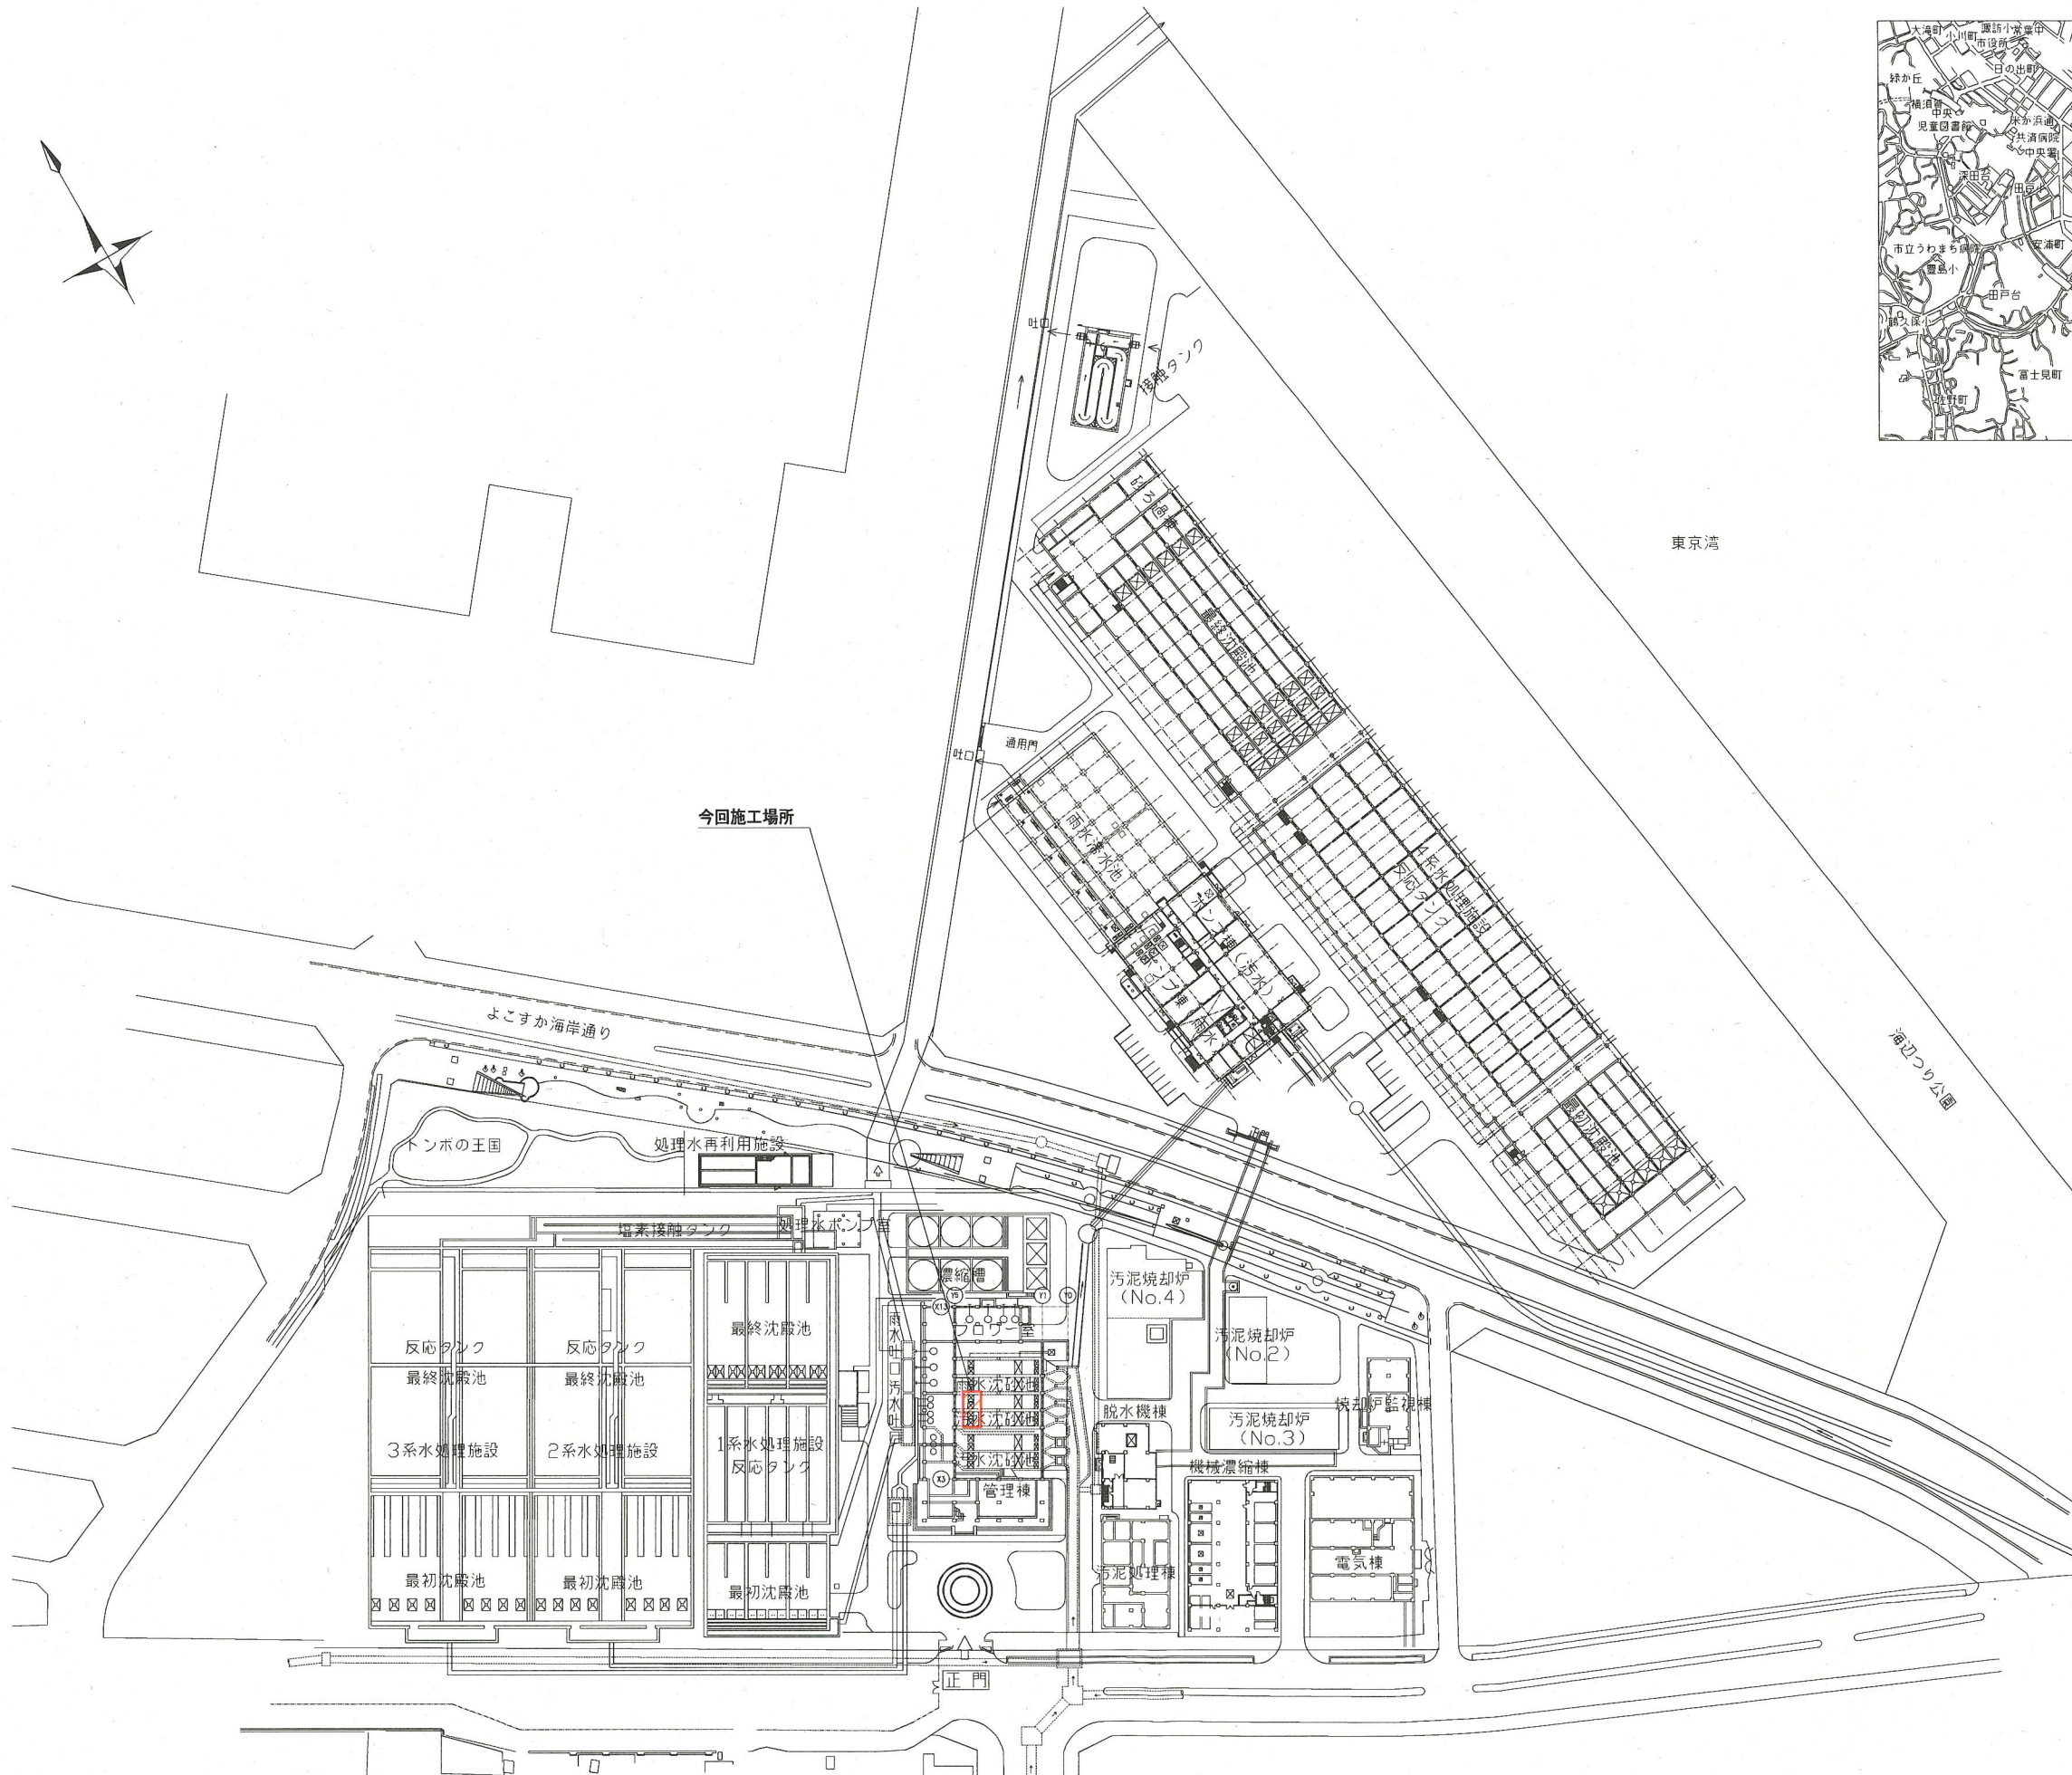

全体平面図 (S=1/1000)

※着色部は今回施工場所を示す。


横須賀市上下水道局			
工事名称	下町浄化センター 沈砂池機械設備更新工事		
種別	全体平面図、案内図		
縮尺	1/1000	図面番号	1/5
製作月	平成30年6月		
課長	係長	担当者	図出者

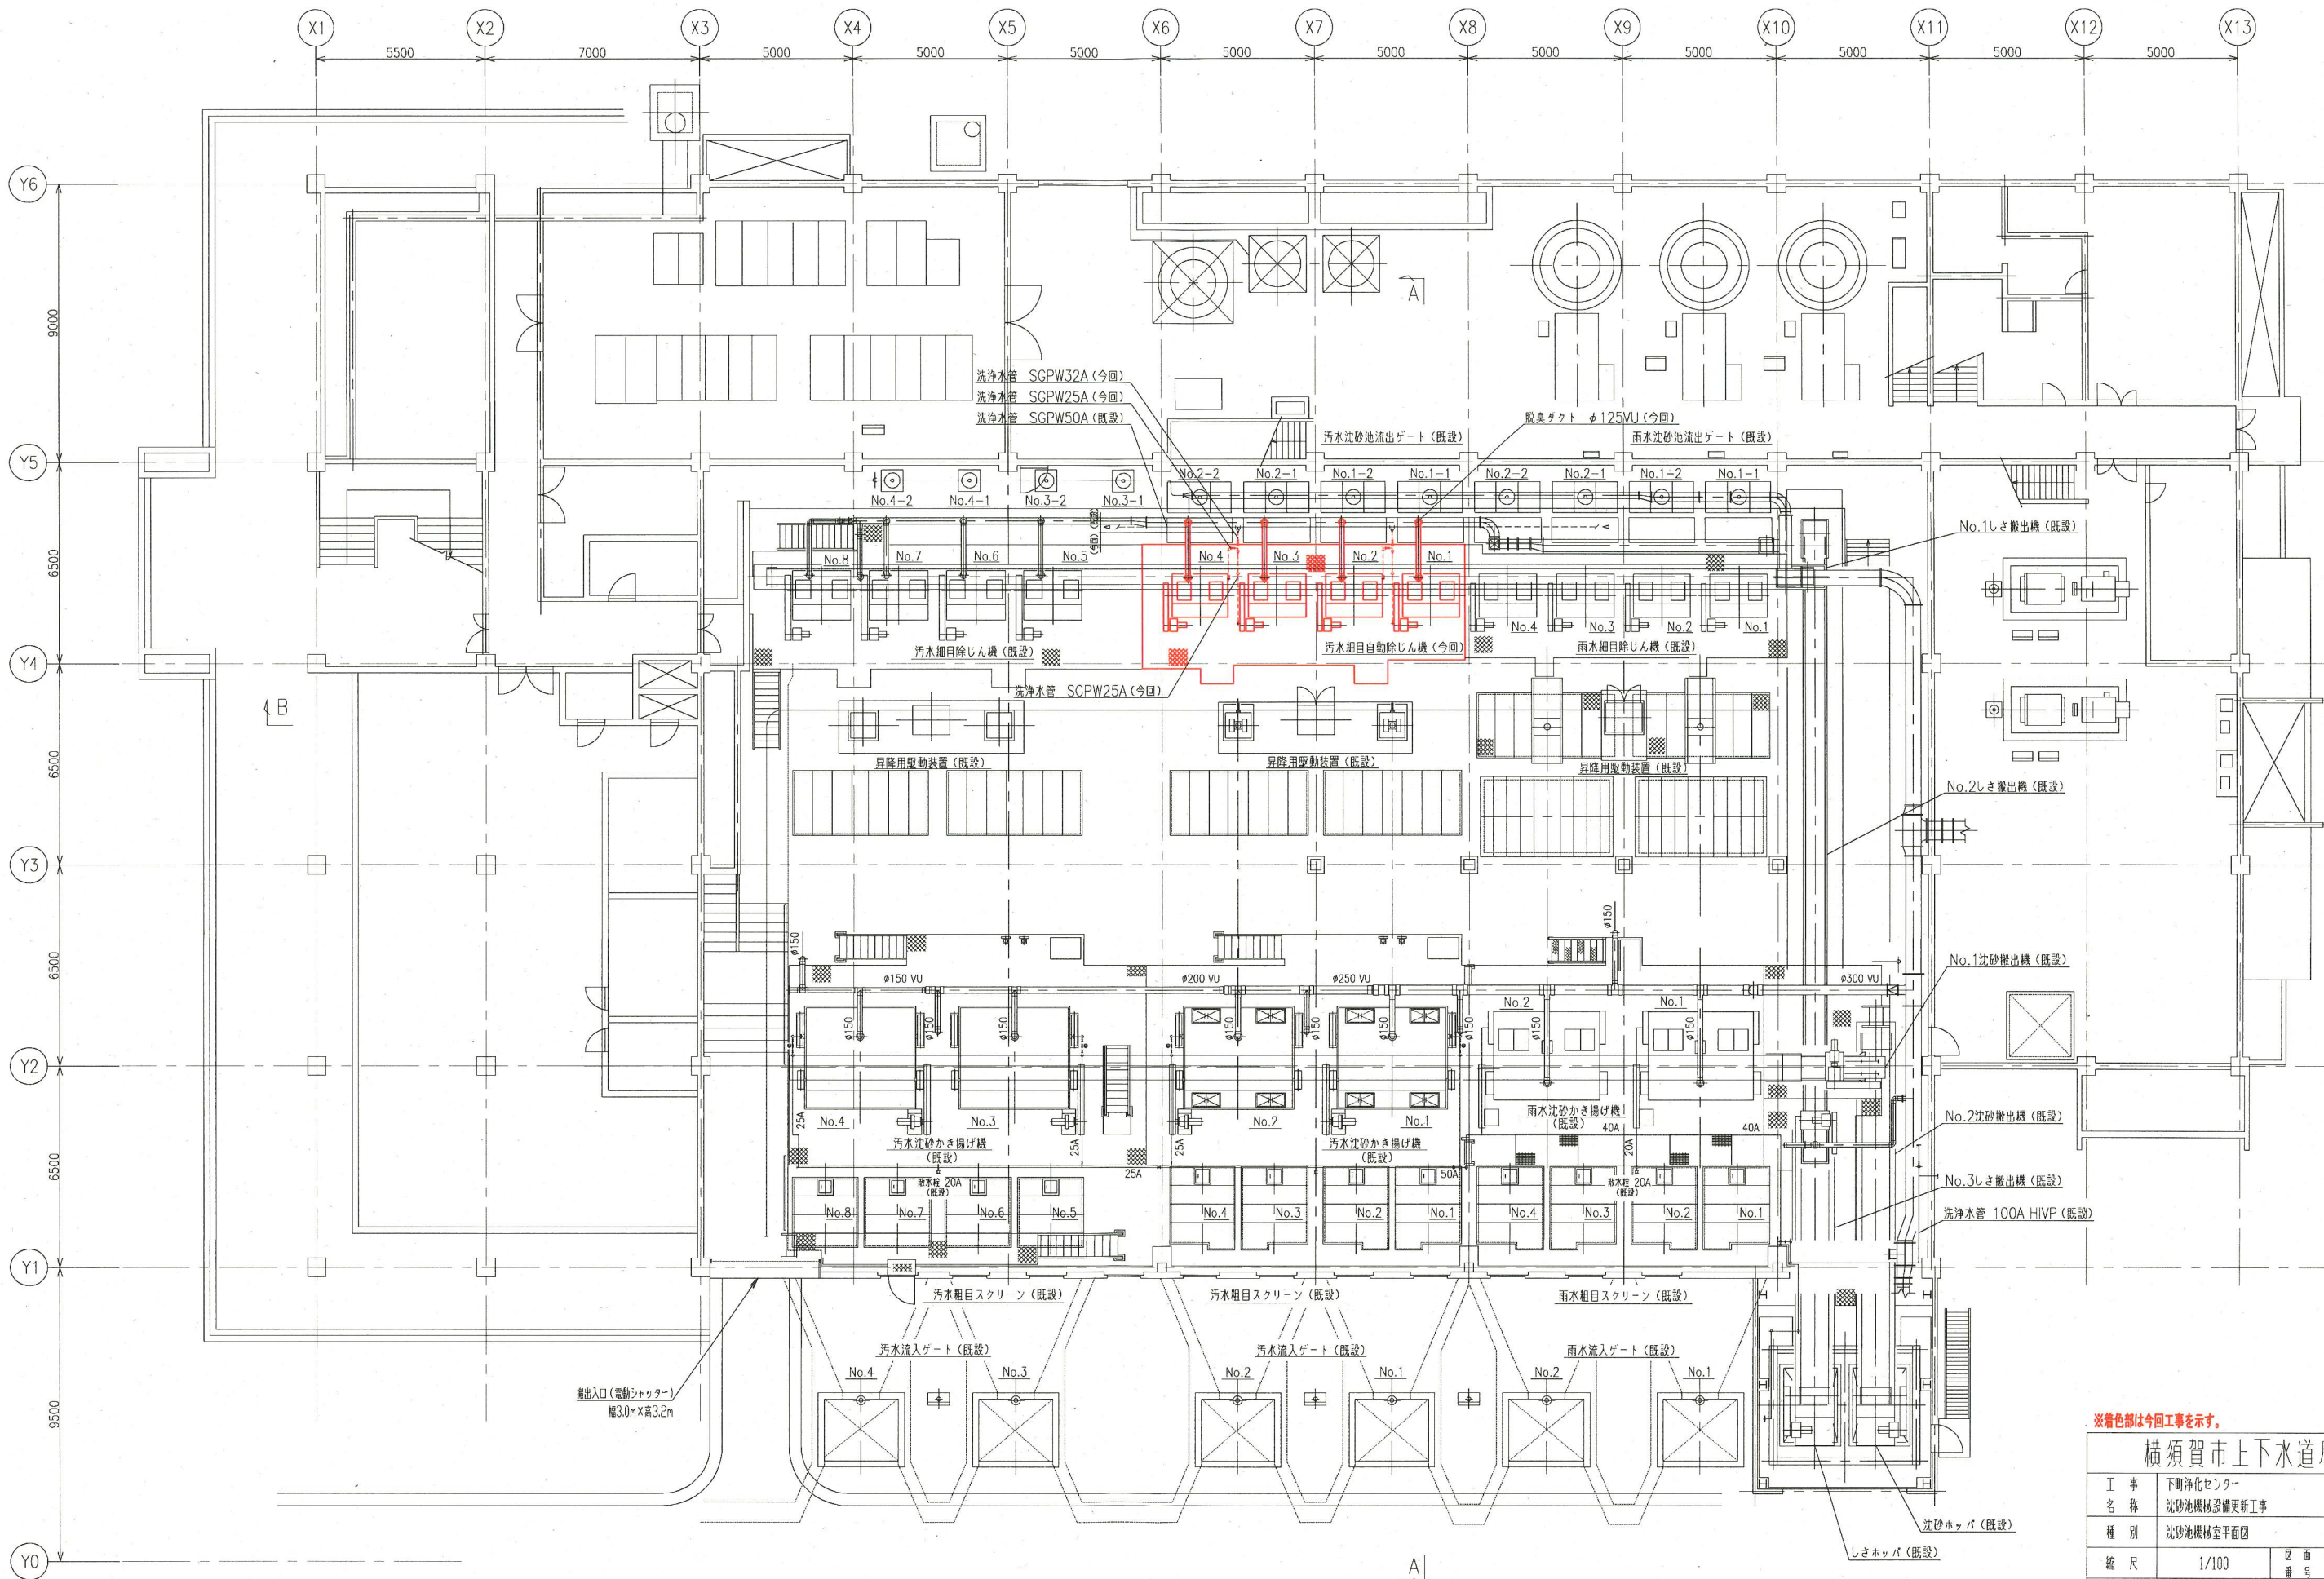


沈砂池機械室平面図 (S=1/100)

※着色部は今回工事を示す。

横須賀市上下水道局			
工事名称	下町浄化センター 沈砂池機械設備更新工事		
種別	沈砂池機械室平面図		
縮尺	1/100	図面番号	2/5
製作年	平成30年6月		
課長	係長	担当者	設計者

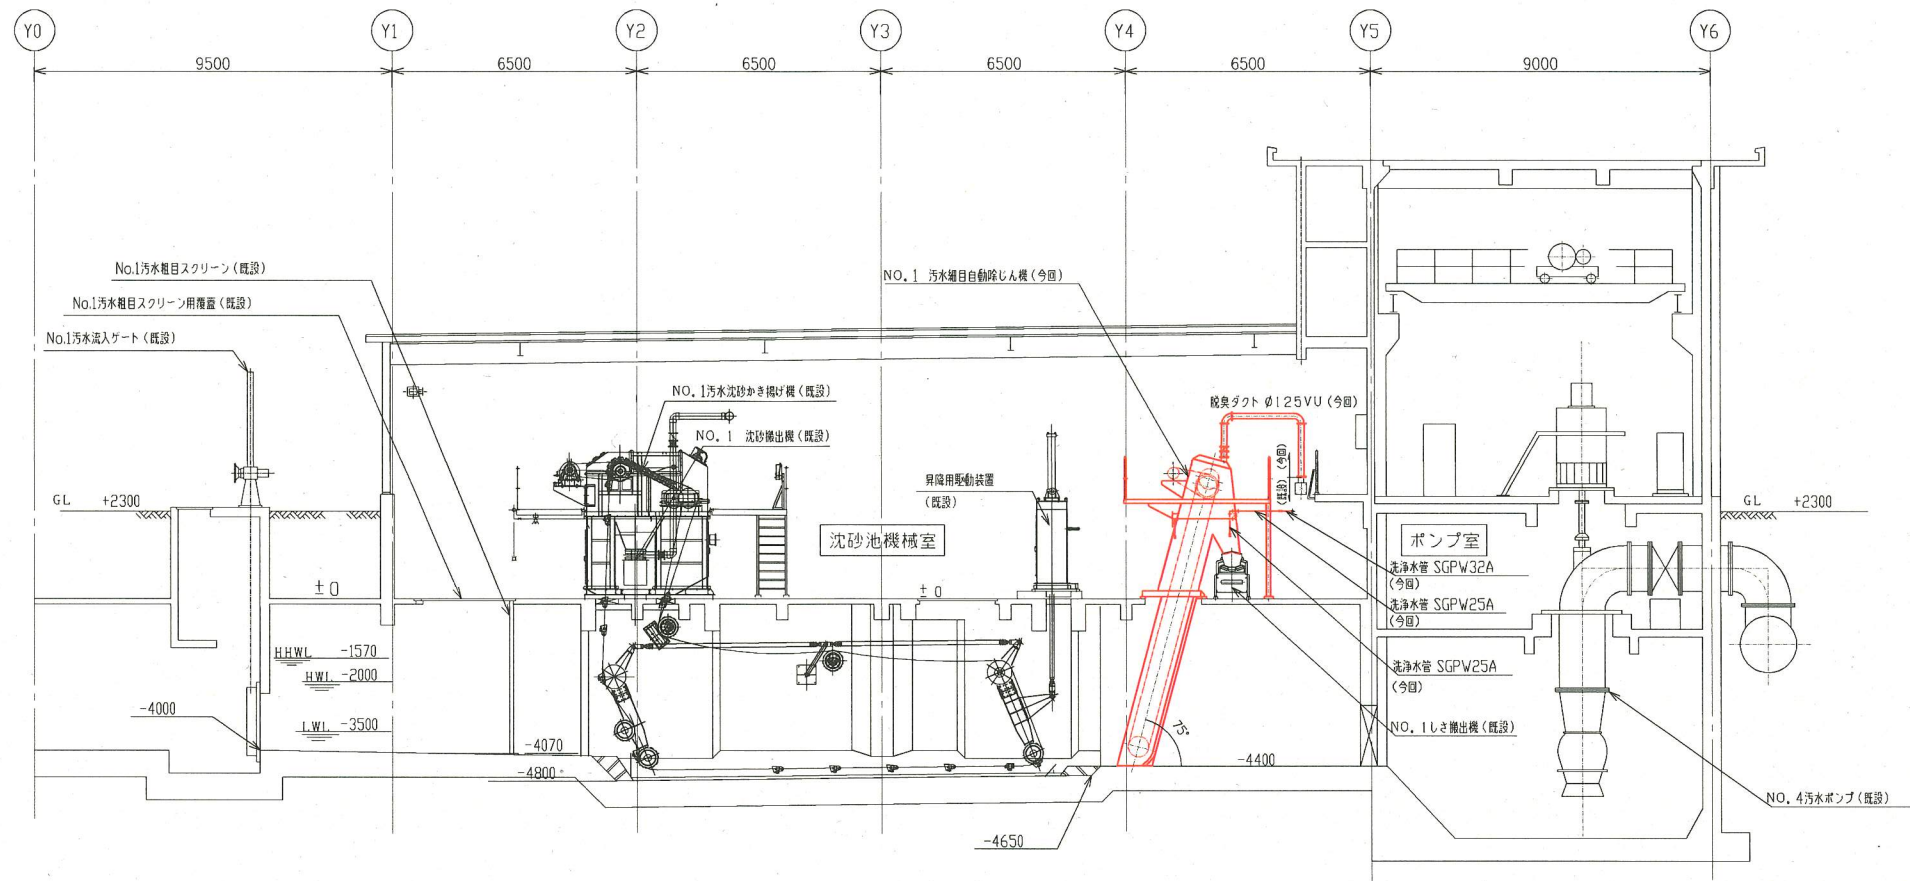


A-A 断面図 (S=1/100)

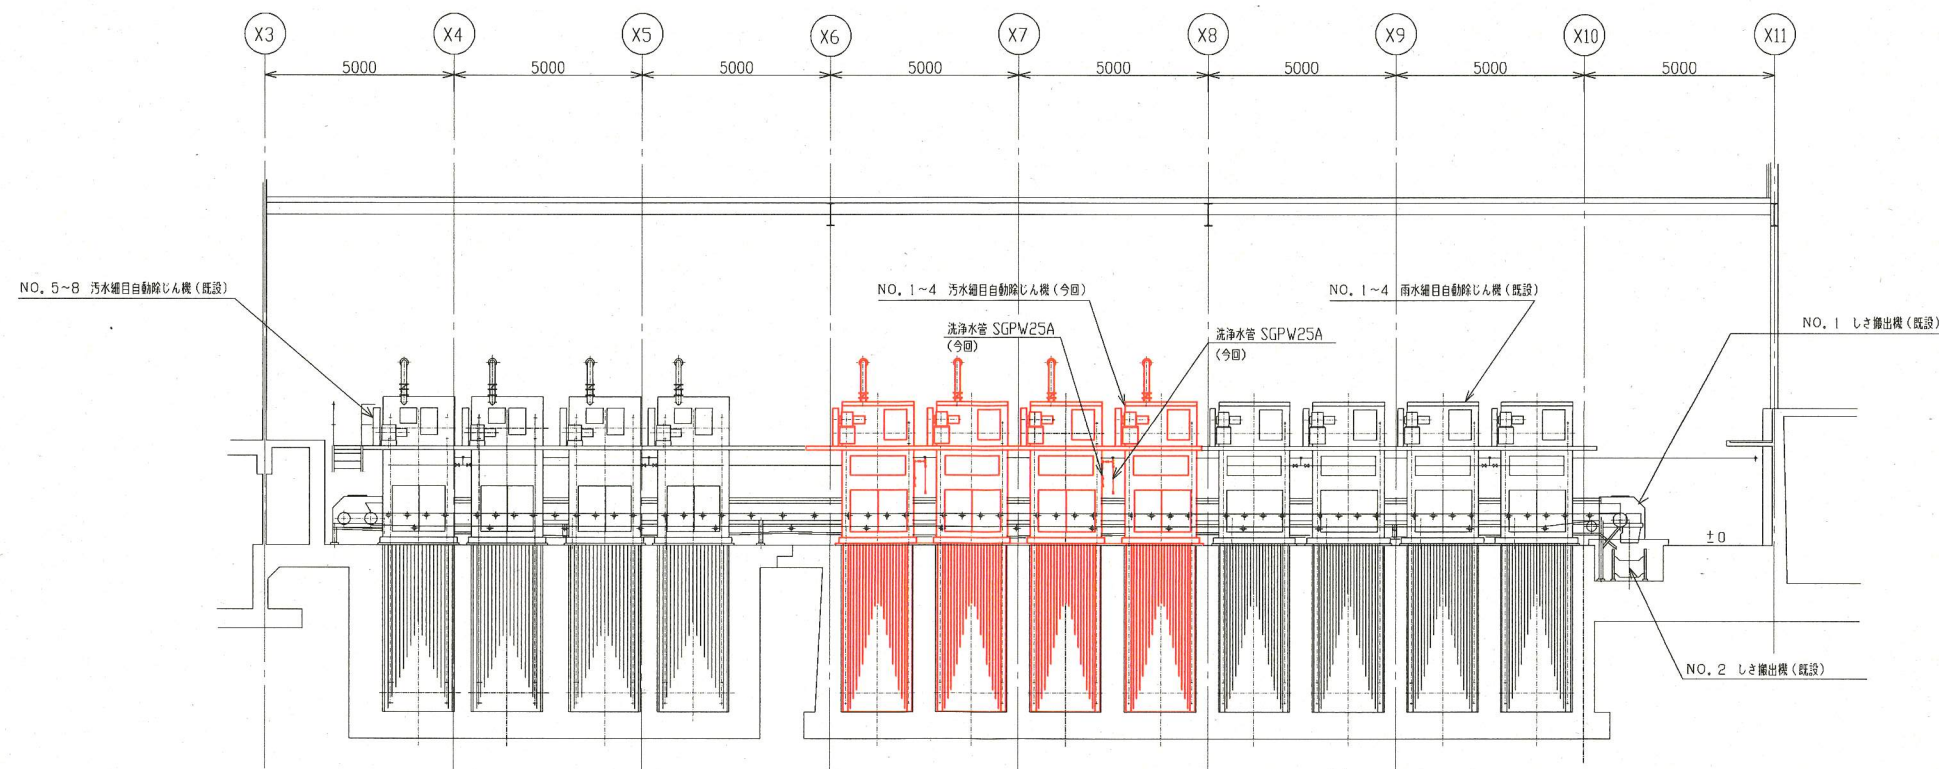

B-B 断面図 (S=1/100)

※着色部は今回工事を示す。


横須賀市上下水道局			
工事名称	下町浄化センター 沈砂池機械設備更新工事		
種別	A-A断面図、B-B断面図		
縮尺	1/100	図面 番号	3/5
製作 年月	平成30年6月		
課長	係長	担当者	設計者

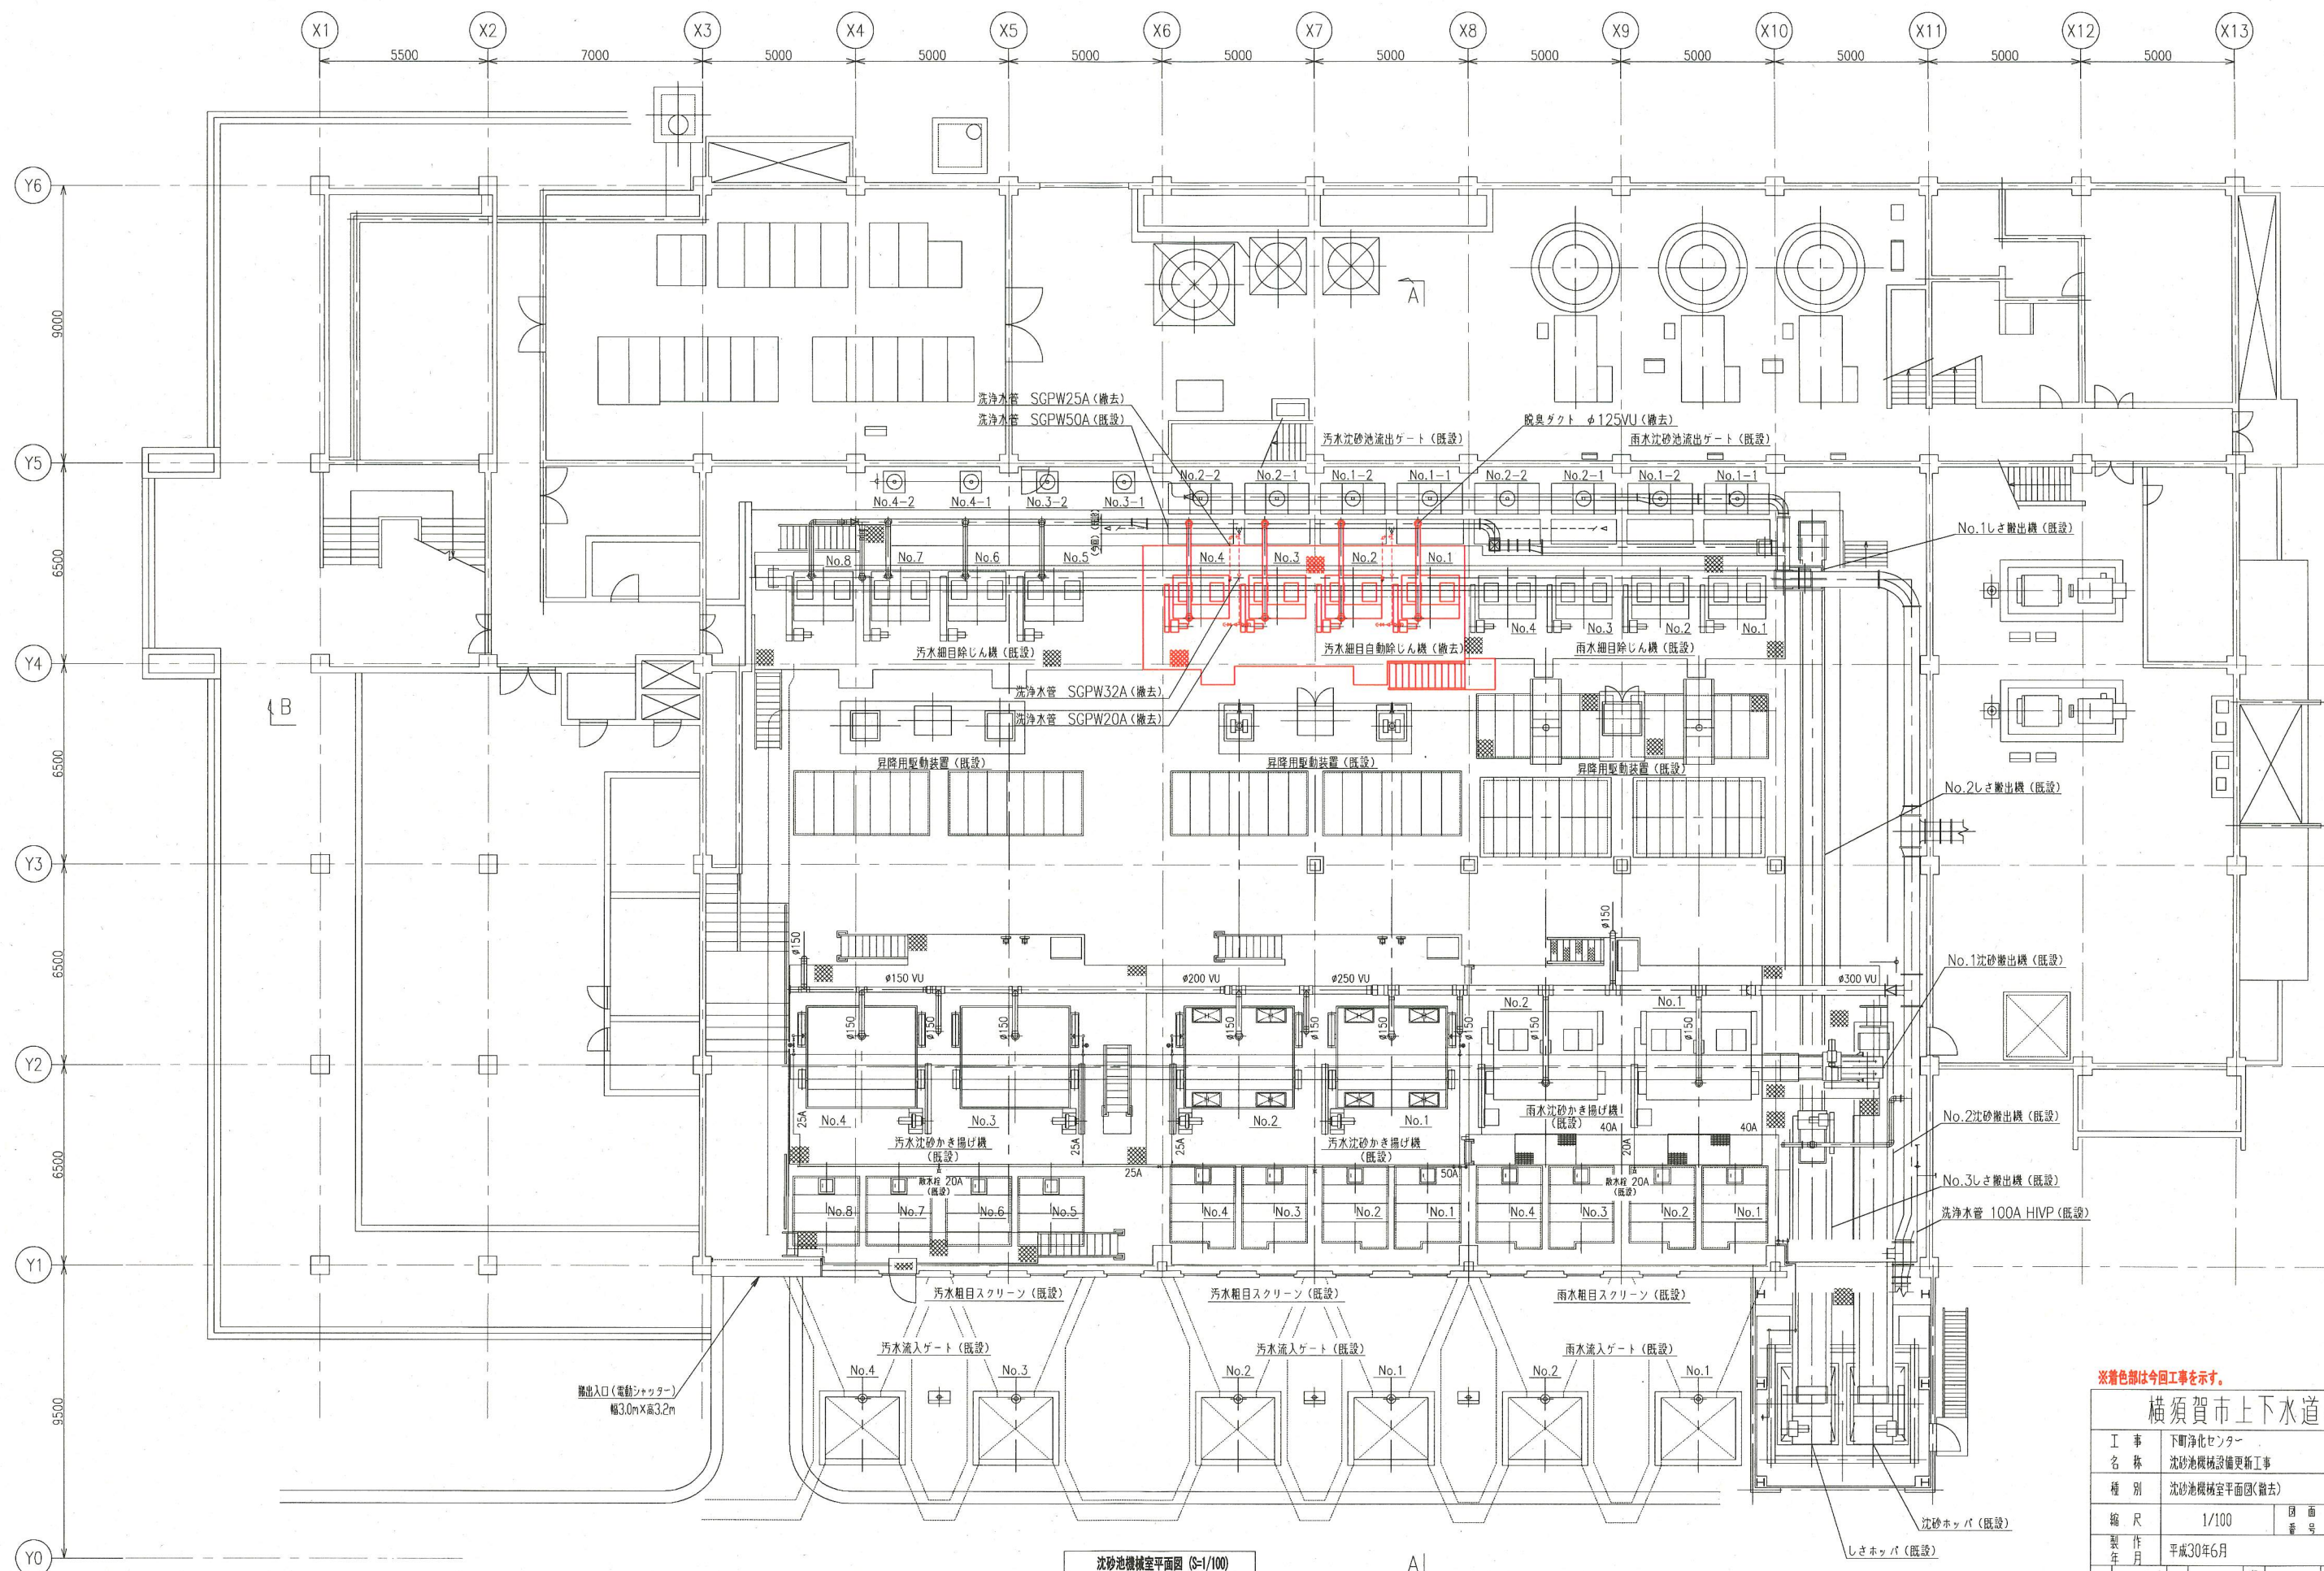


沈砂池機械室平面図 (S=1/100)

※着色部は今回工事を示す。

横須賀市上下水道局			
工事名称	下町浄化センター 沈砂池機械設備更新工事		
種別	沈砂池機械室平面図(撤去)		
縮尺	1/100	図面番号	4/5
製作年月	平成30年6月		
課長	係長	担当者	設計者

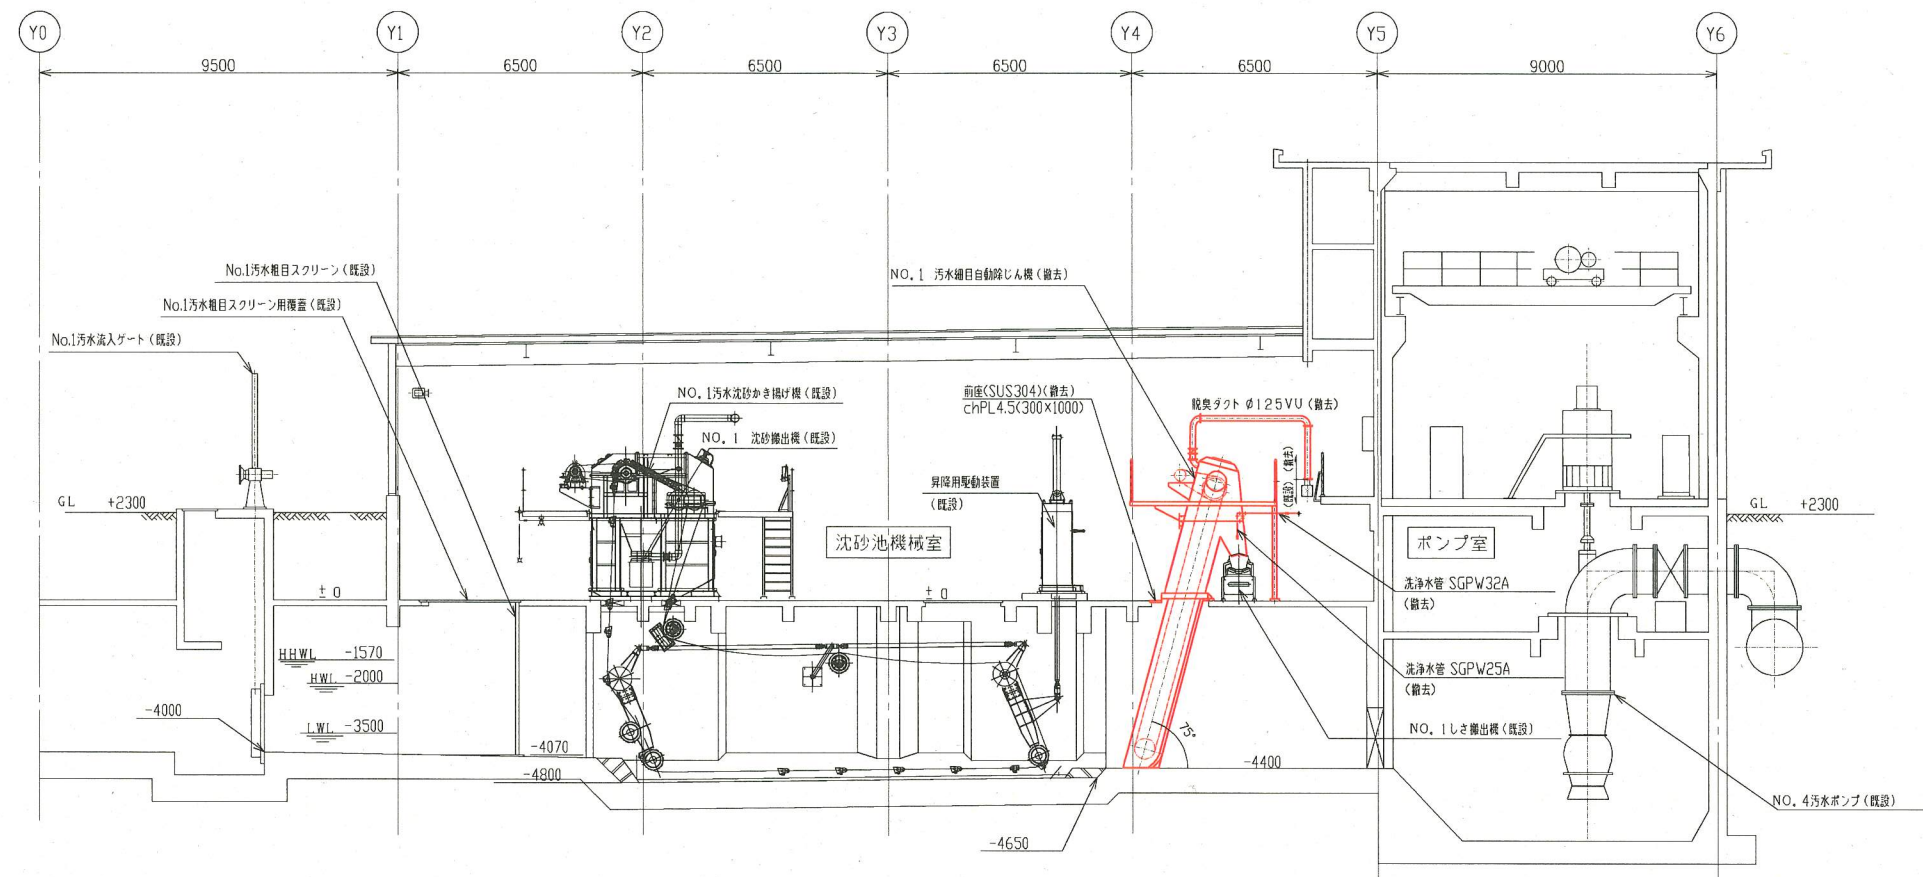

A-A 断面図 (S=1/100)

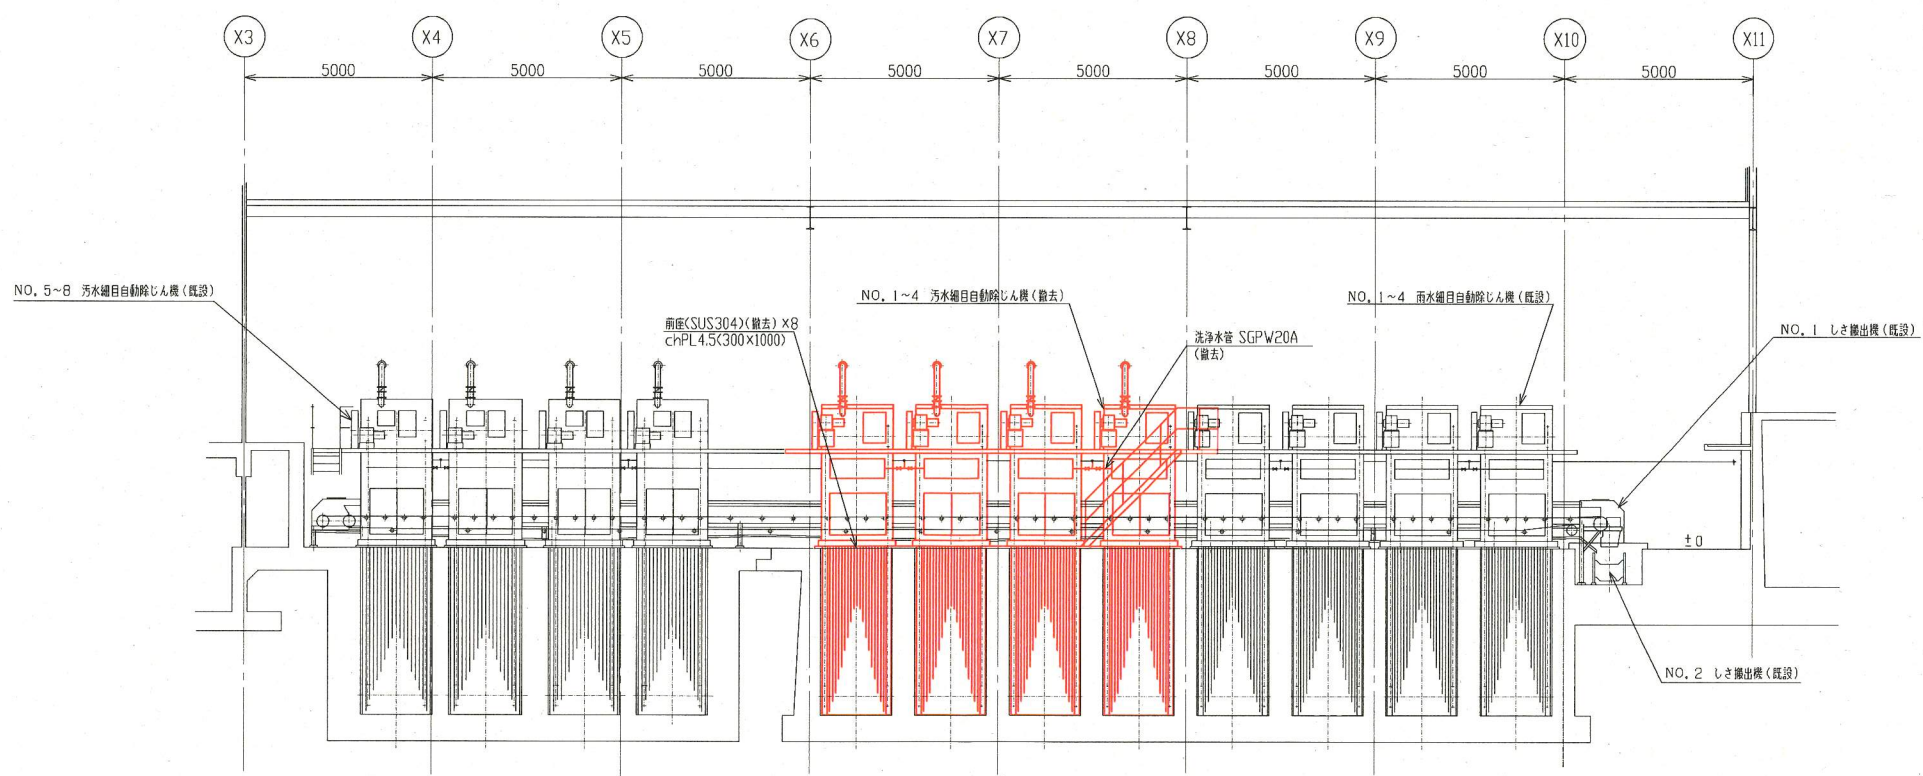

B-B 断面図 (S=1/100)

※着色部は今回工事を示す。

横須賀市上下水道局				
工事名称	下町浄化センター 沈砂池機械設備更新工事			
種別	A-A断面図、B-B断面図 (撤去)			
縮尺	1/100	図番	5/5	
製作年	平成30年6月			
課長	係長	担当者	設計者	