



位置図 縮尺1:5000

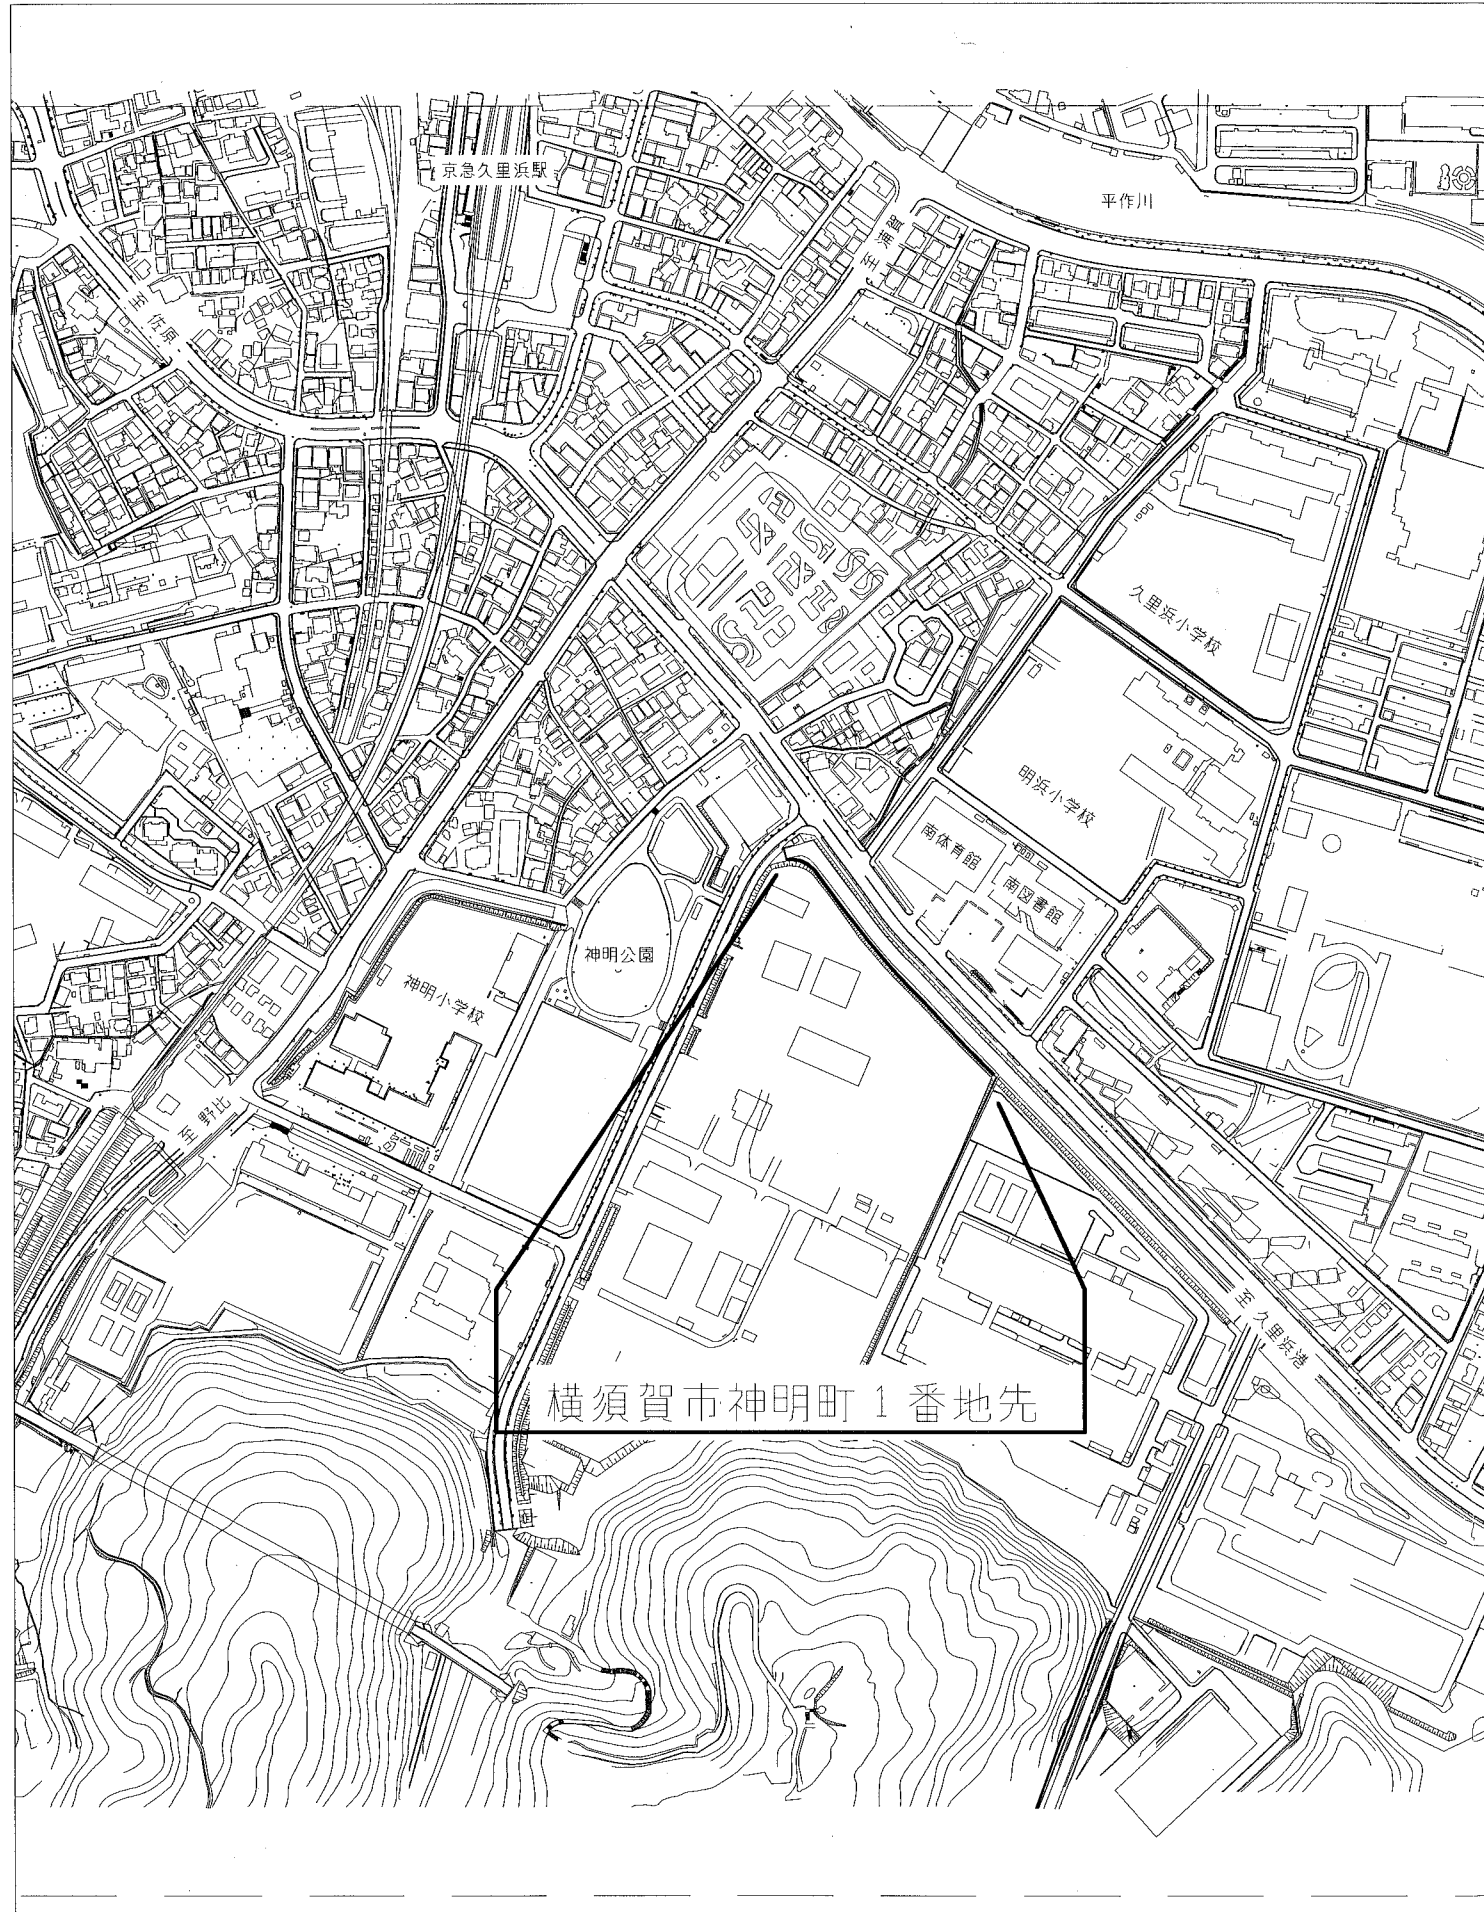


平面図 縮尺1:1500

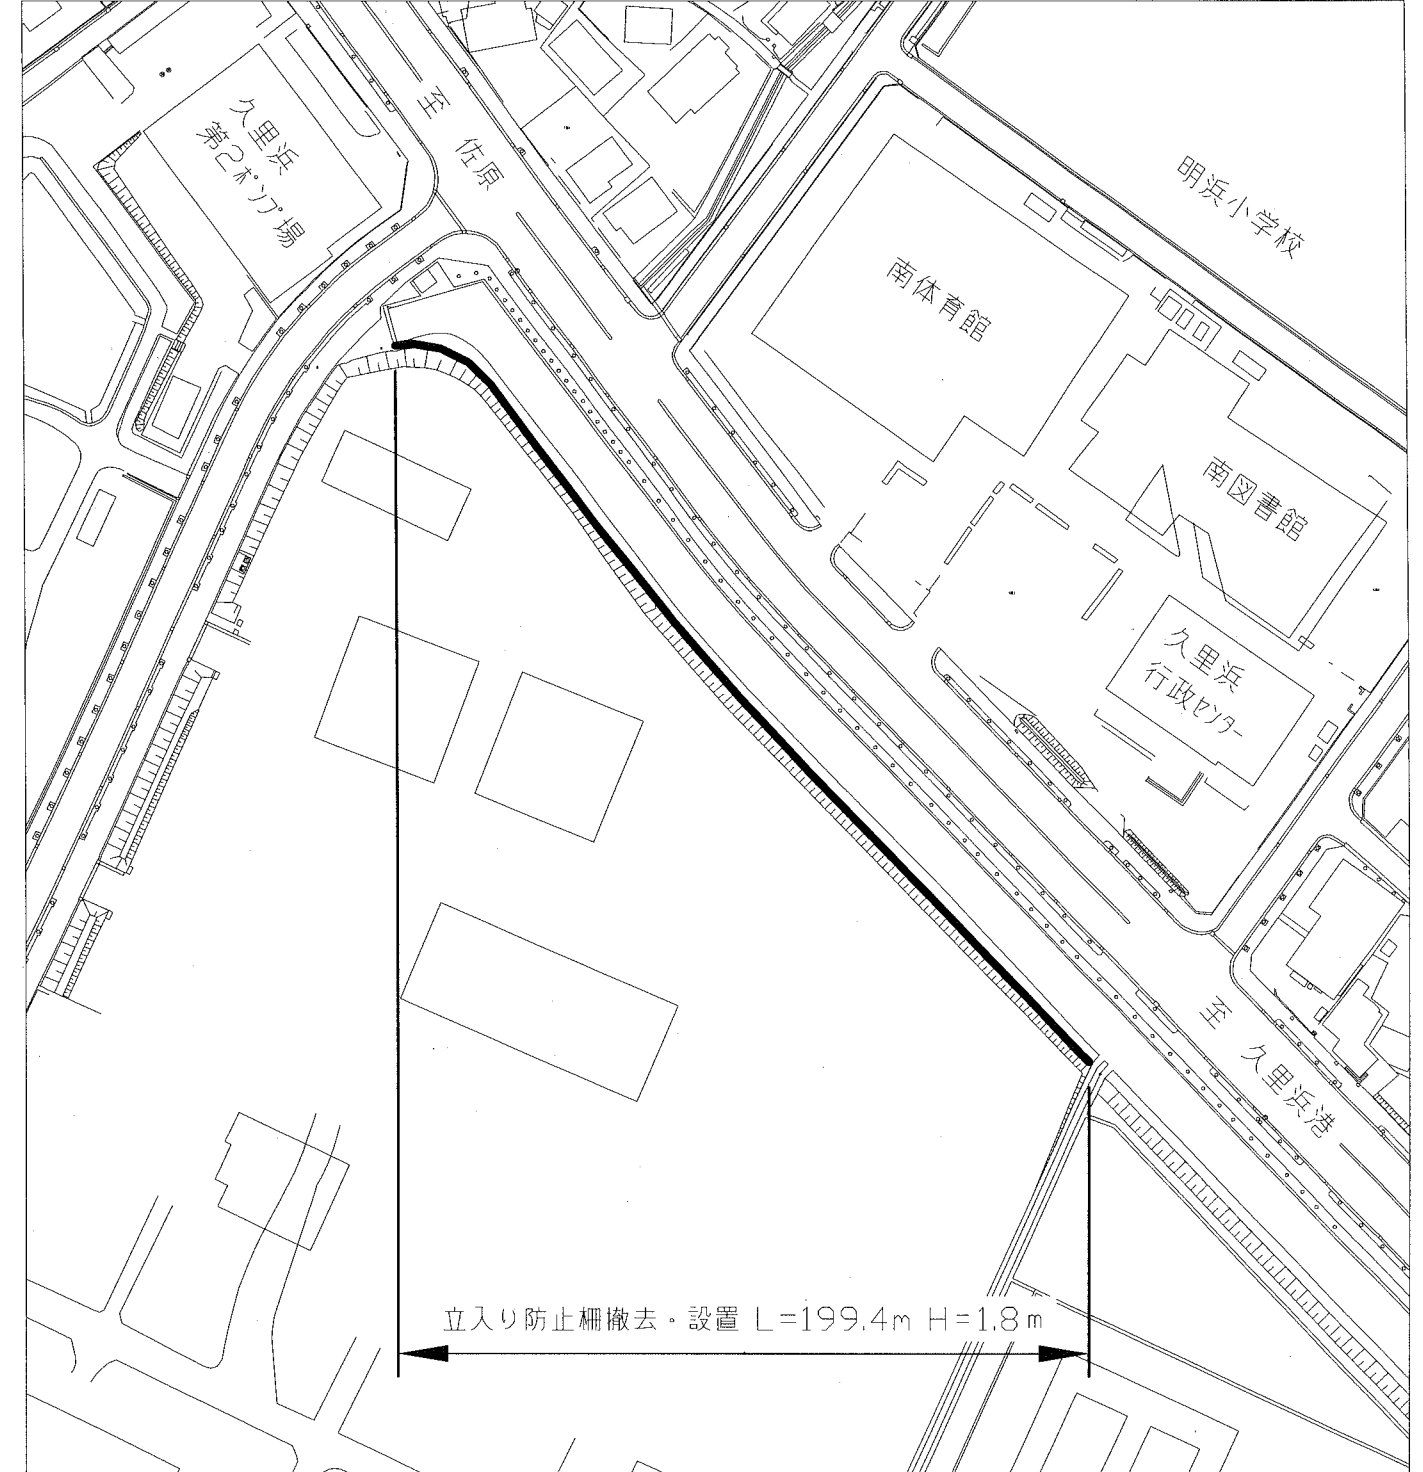


横須賀市上下水道局				
図名	面称	18工区久里浜第2排水区立入り防止柵更新工事		
種別	位置図・平面図			
縮尺	図示	図番	面号	1 2
製年	作月	平成30年 8月 日		
課長	係長	担当者	設計者	

標準横断面図 縮尺1:100

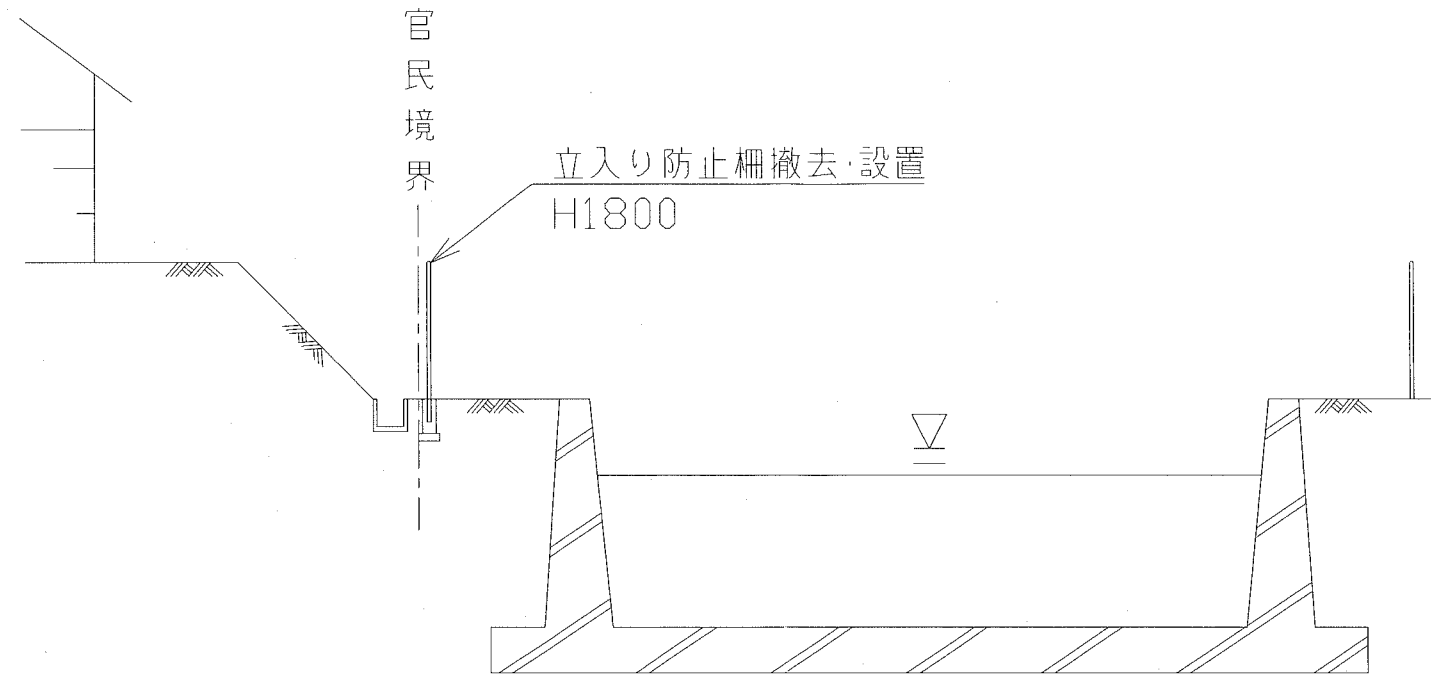

立入り防止柵 縮尺1:30 (参考図:メッシュフェンス H1800)

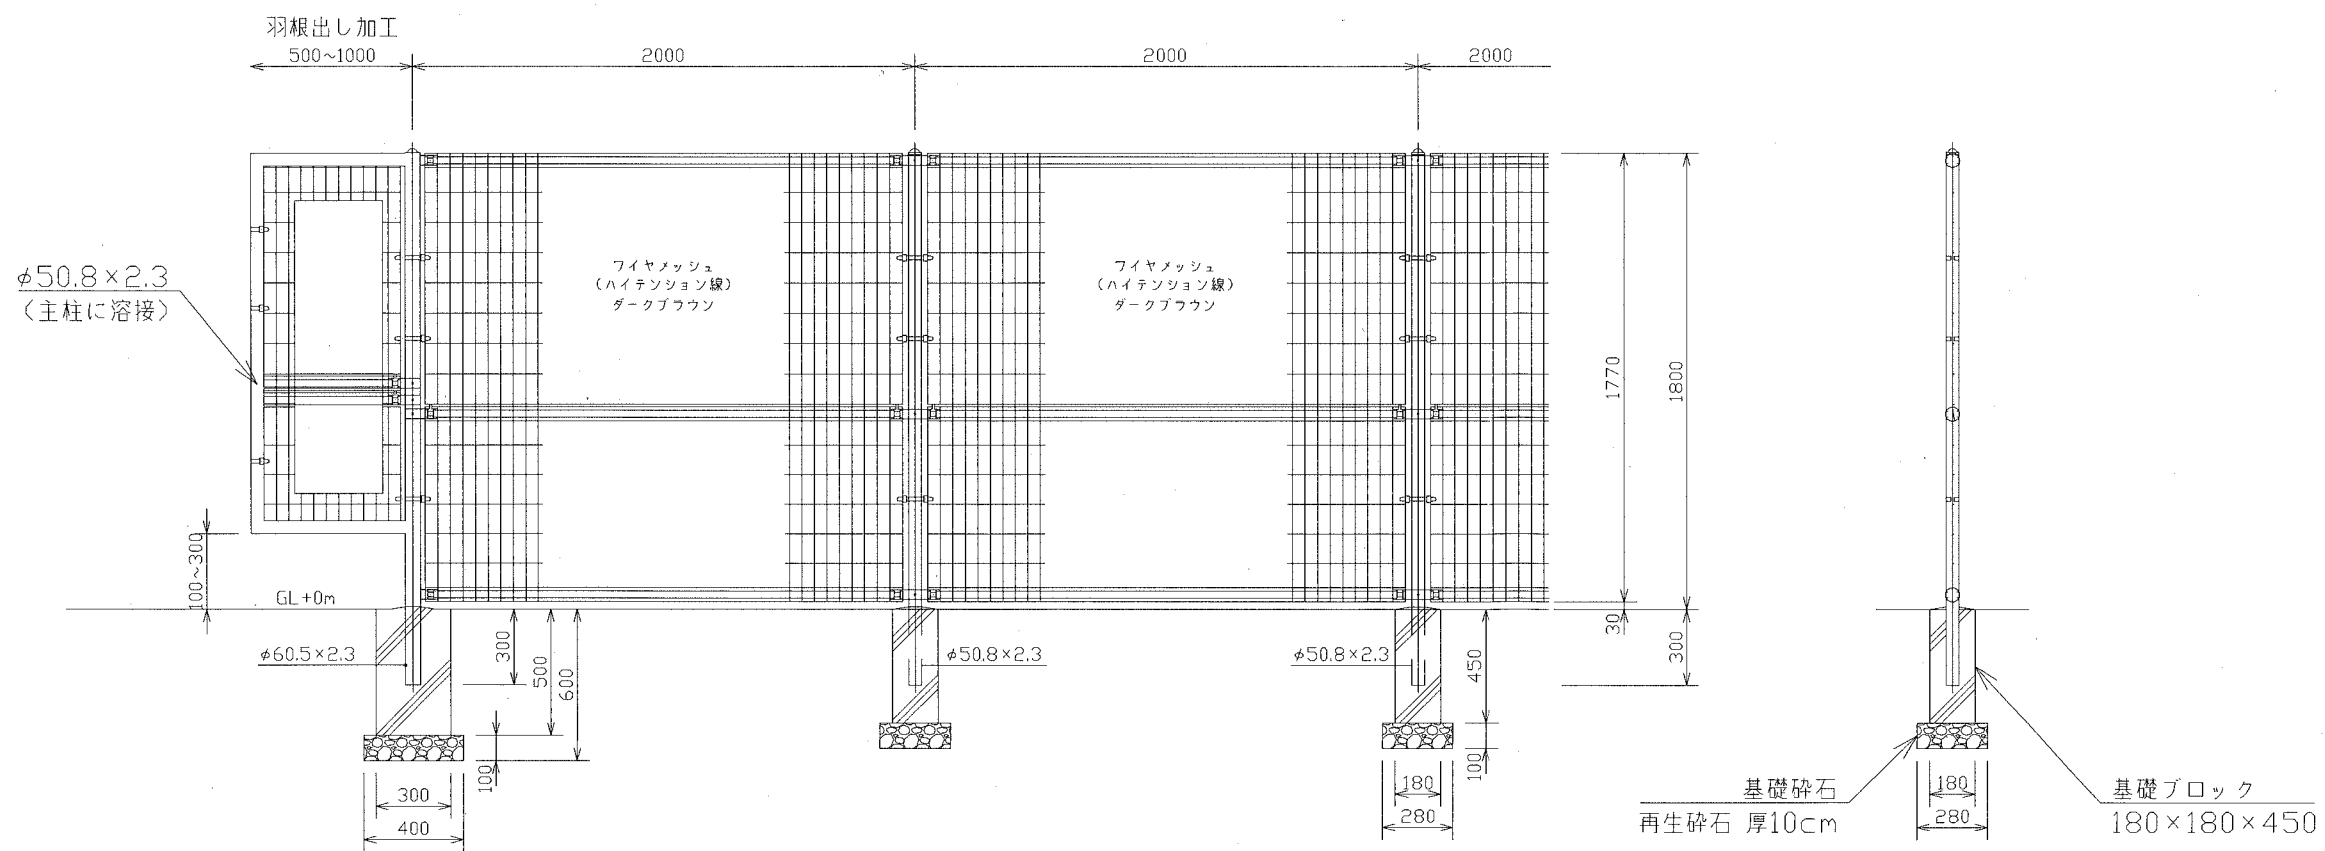

横須賀市上下水道局				
図名	面称	18工区久里浜第2排水区立入り防止柵更新工事		
種別	標準横断面図・立入り防止柵			
縮尺	図示	図番	面号	2 / 2
製作年	平成30年8月 日			
課長	係長	担当者	設計者	