


案内図

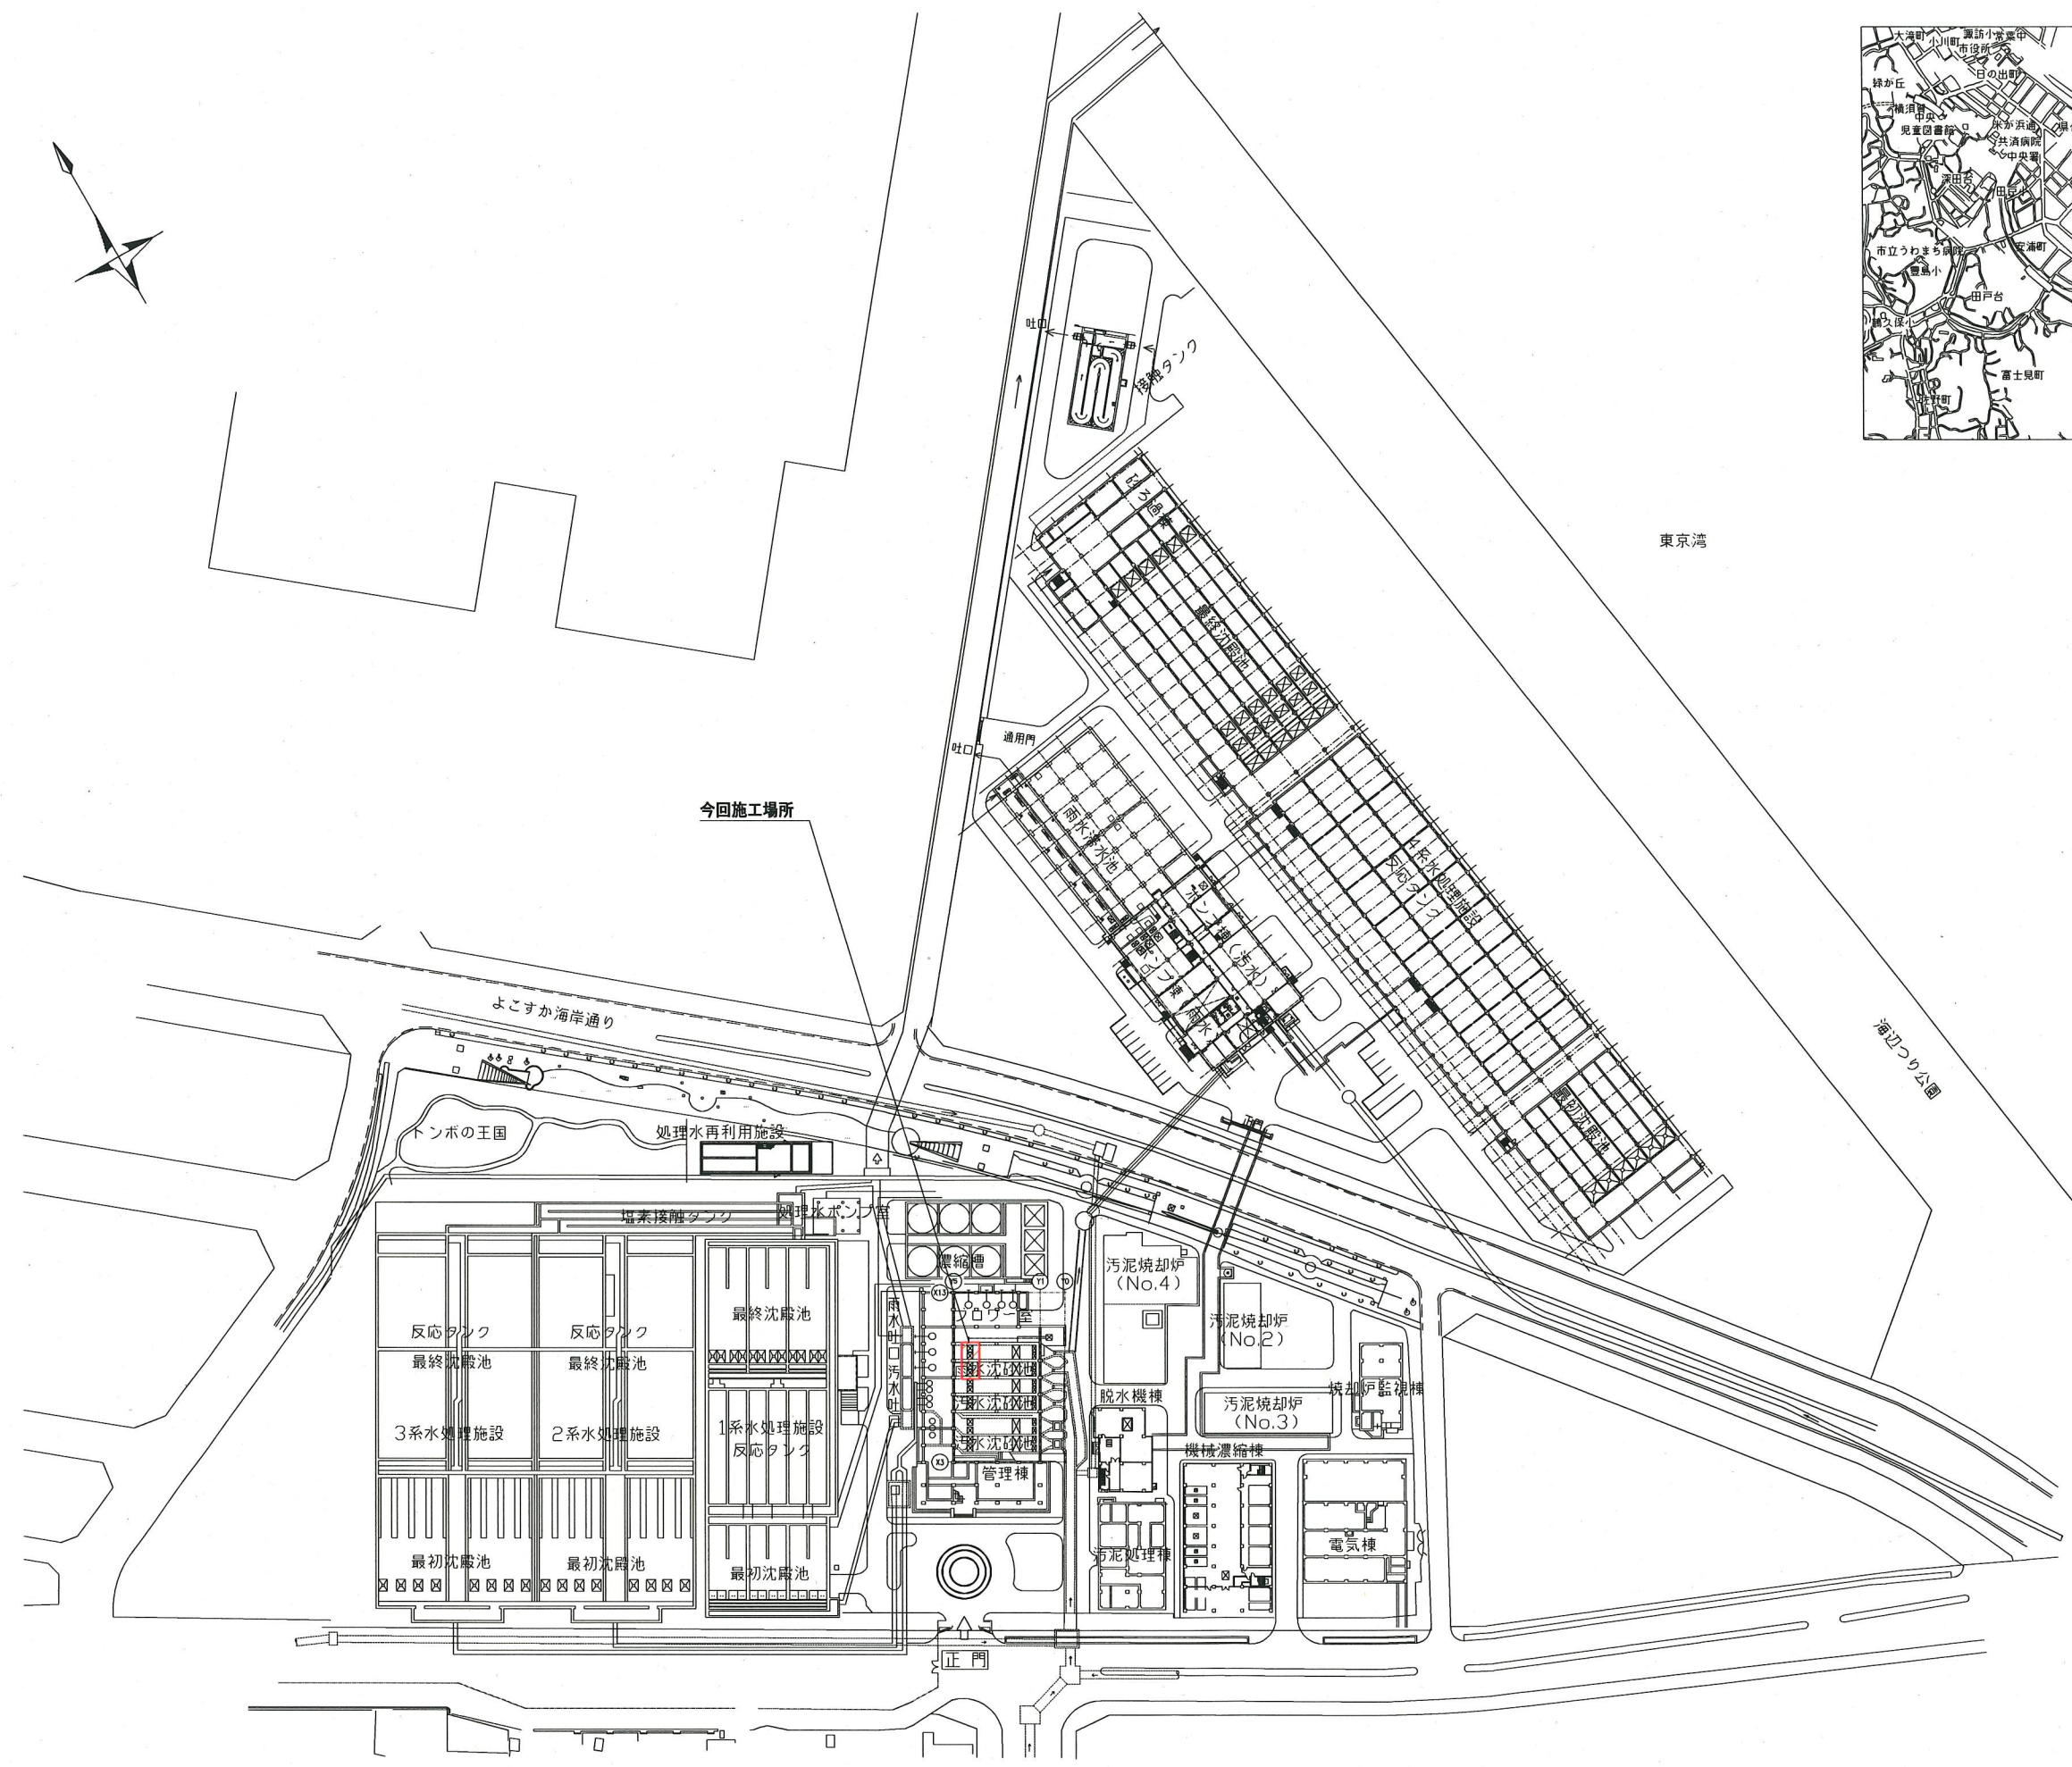


全体平面図 (S=1/1000)

※着色部は今回施工場所を示す。

横須賀市上下水道局			
工 事 名 称	下町浄化センター 沈砂池機械設備更新工事		
図 面 名 称	全体平面図、案内図		
縮 尺	1/1000	図 面 号	1/5
製 作 年 月	令和元年5月		
課 長	係 長	担 当 者	設 計 者



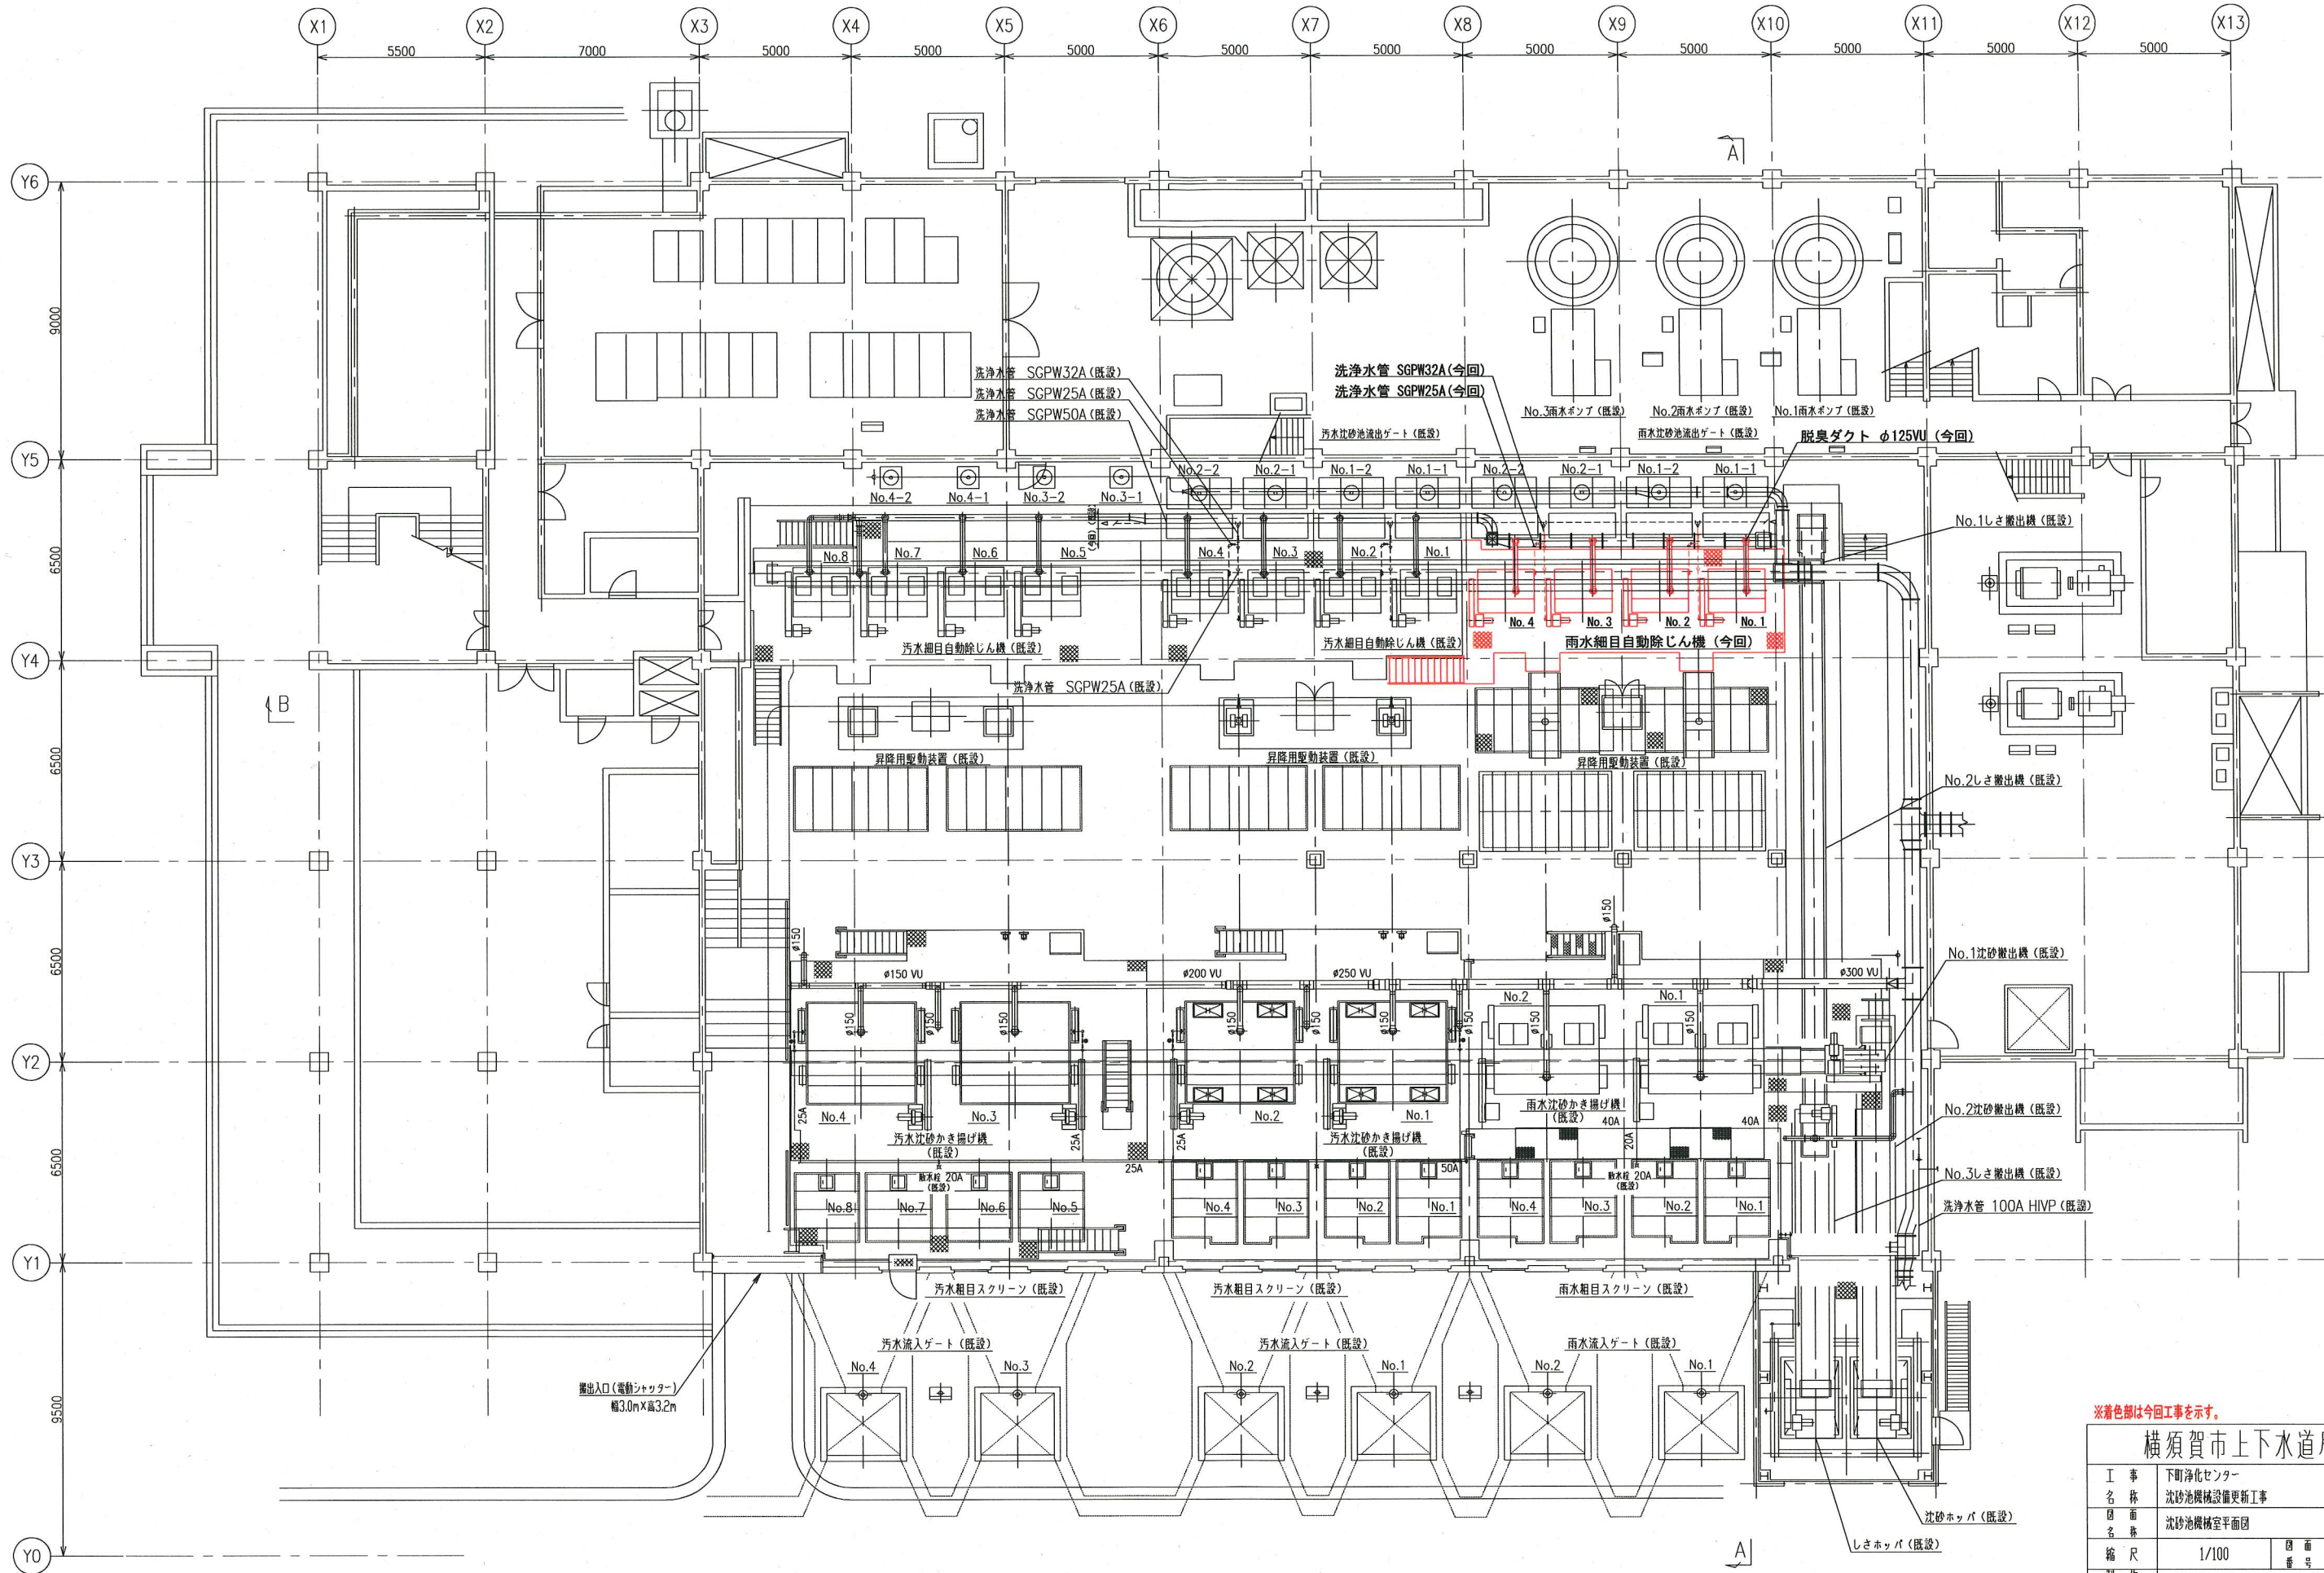


沈砂池機械室平面図 (S=1/100)


※着色部は今回工事を示す。

横須賀市上下水道局			
工 事 名 称	下町浄化センター 沈砂池機械設備更新工事		
図 面 名 称	沈砂池機械室平面図		
縮 尺	1/100	図 番 号	2/5
製 作 年 月	令和元年5月		
課 長	係 長	担 当 者	設 計 者



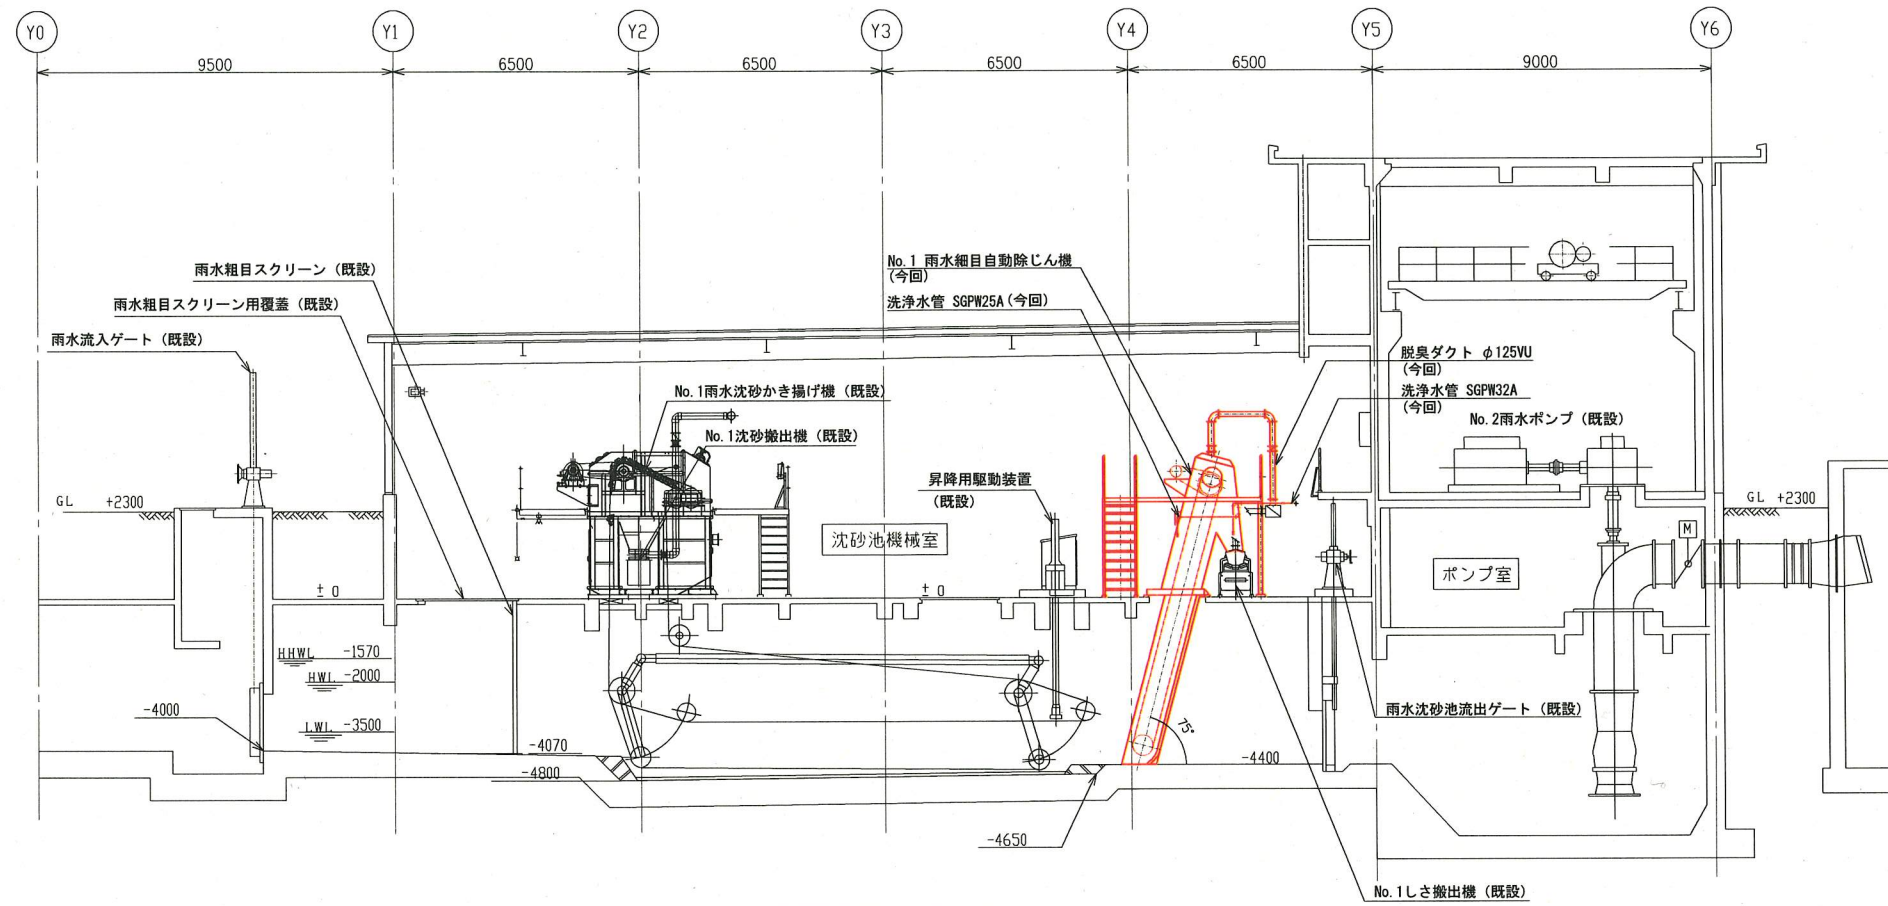

A-A 断面図 (S=1/100)

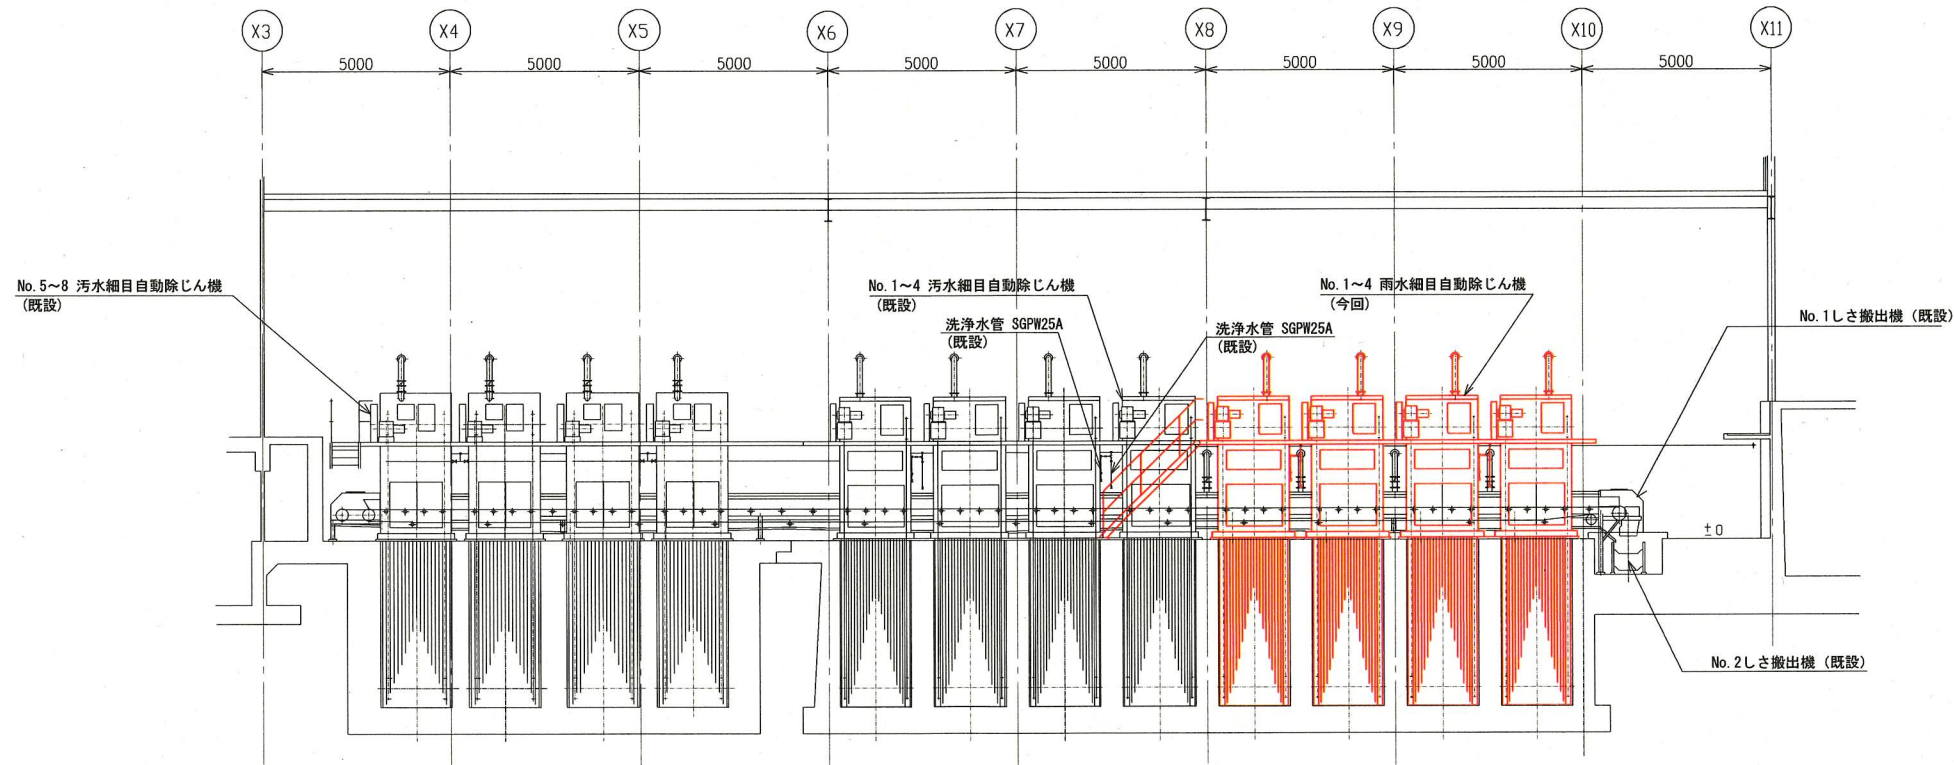


B-B 断面図 (S=1/100)

※着色部は今回工事を示す。

横須賀市上下水道局			
工事名称	下町浄化センター 沈砂池機械設備更新工事		
図面名称	A-A 断面図、B-B 断面図		
縮尺	1/100	図番	3/5
製作年月	令和元年5月		
課長	係長	担当者	設計者



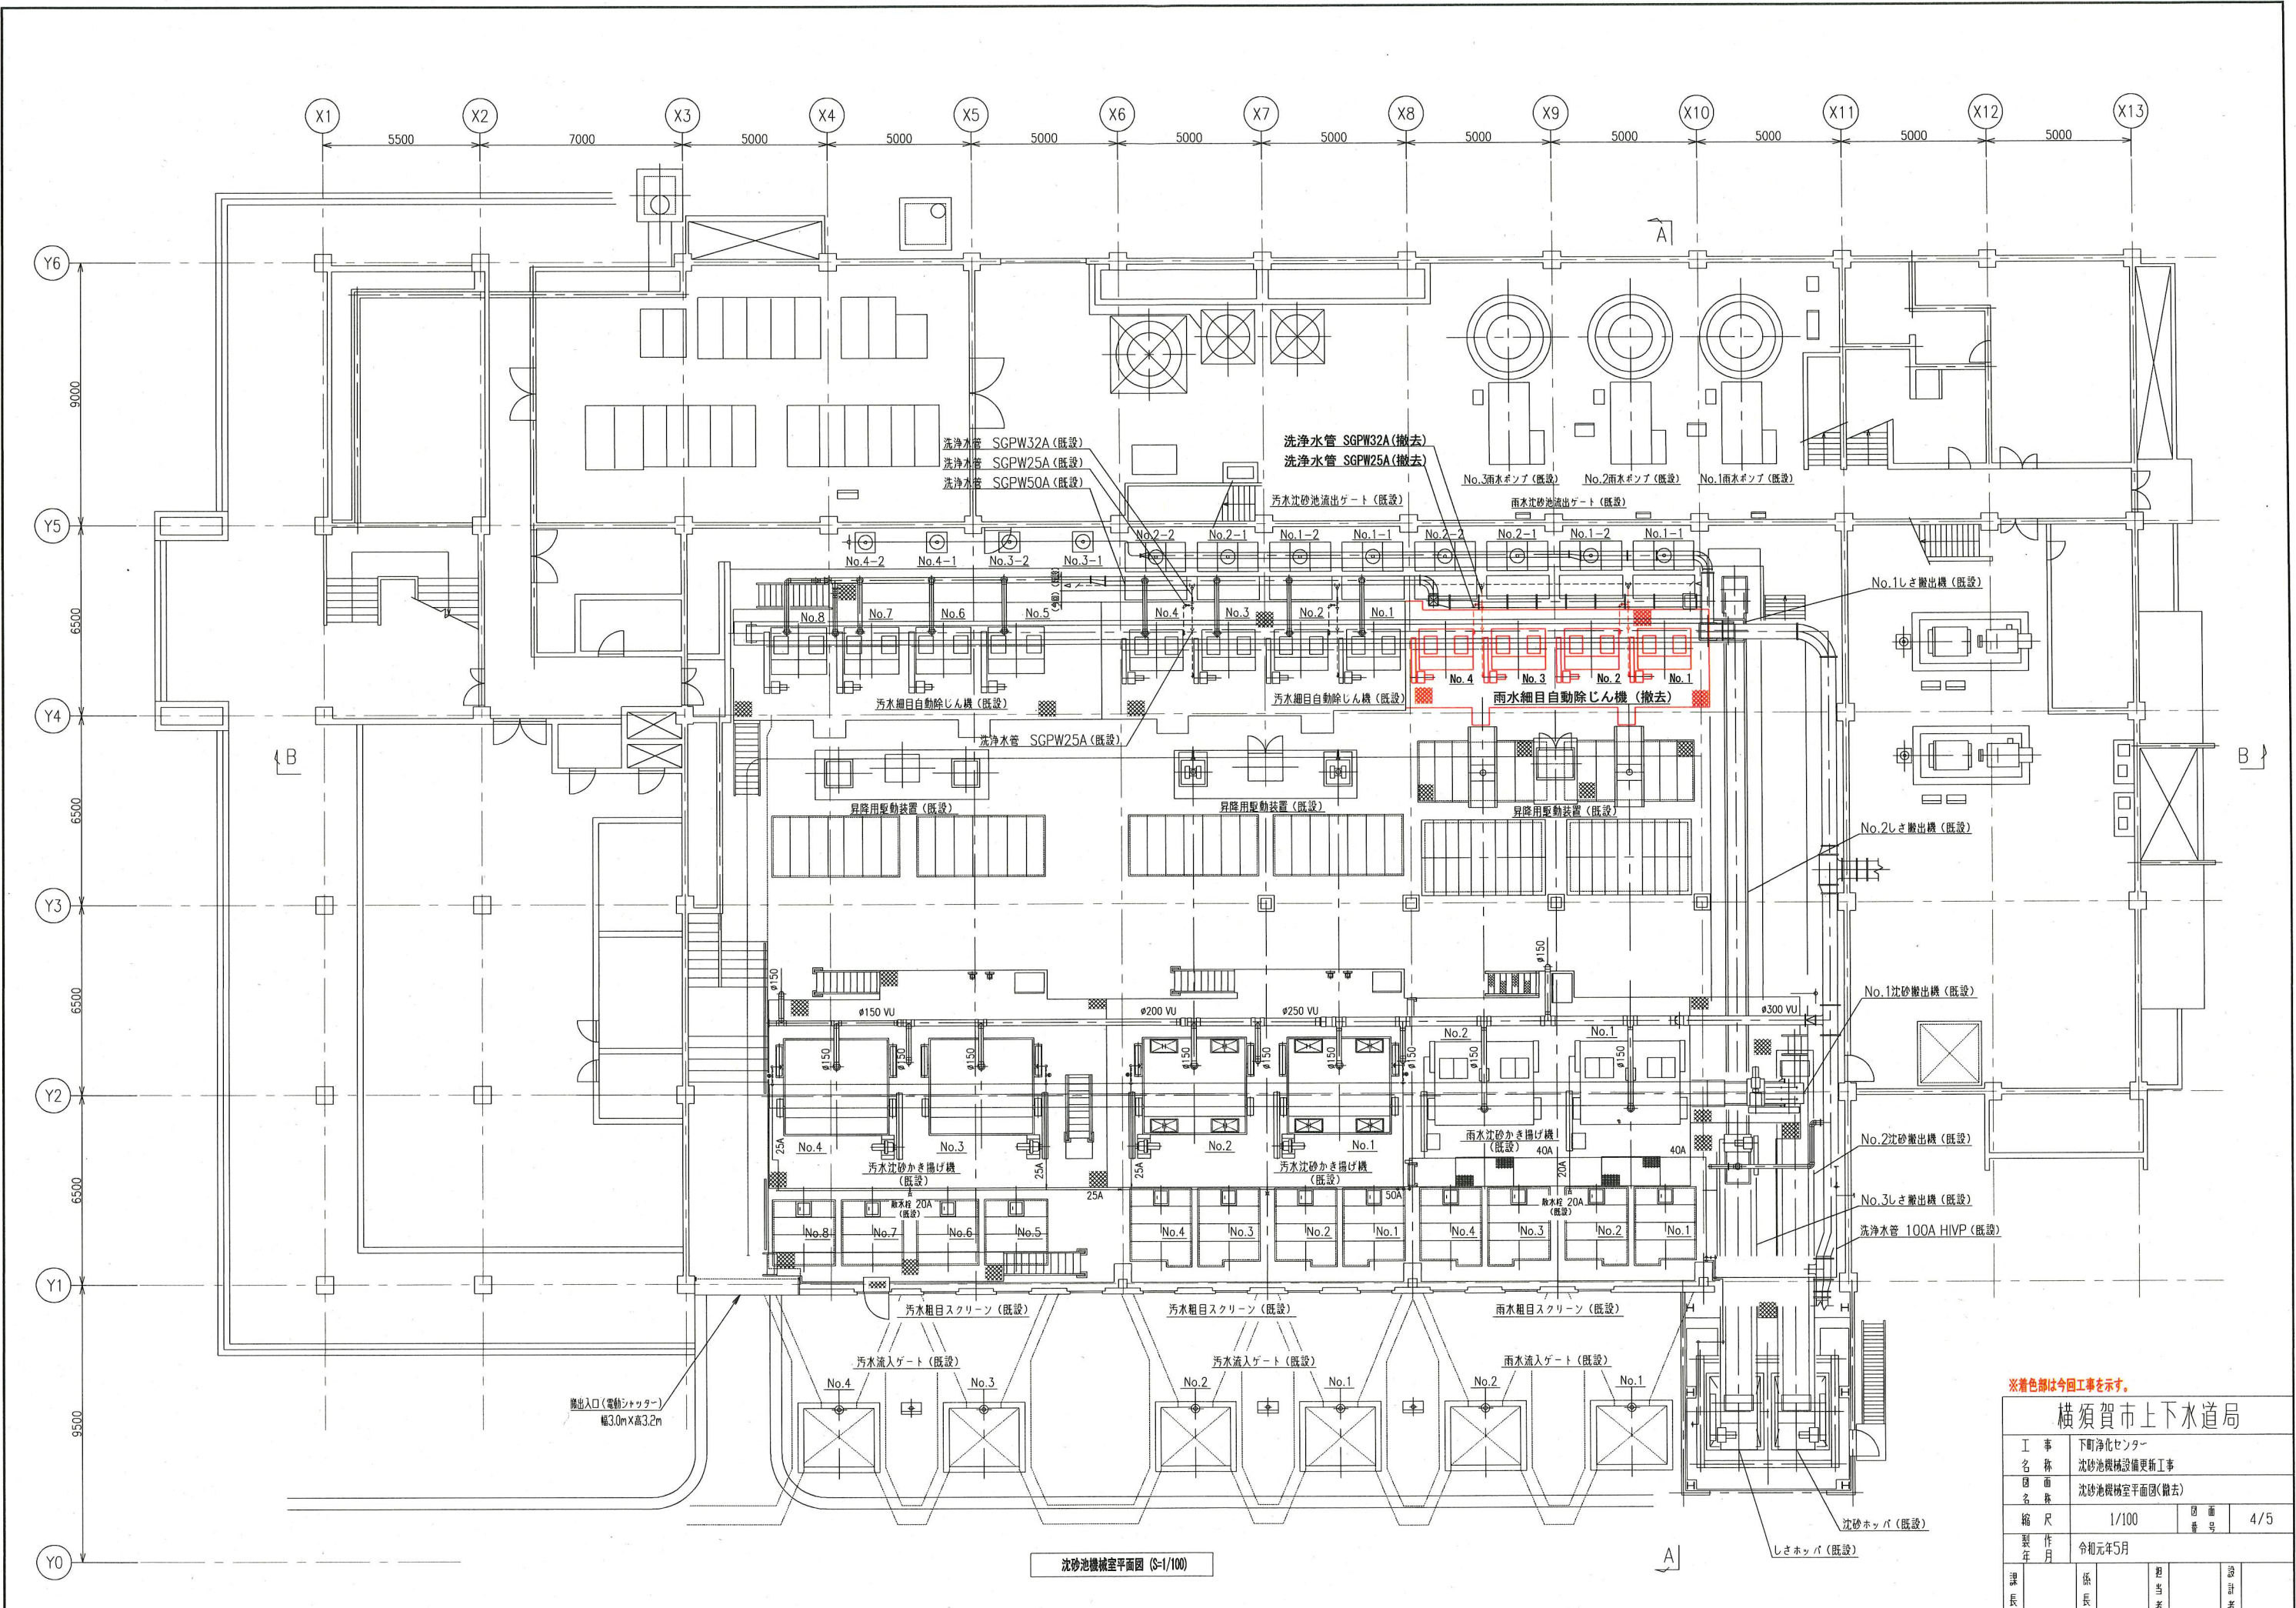


沈砂池機械室平面図 (S-1/100)


※着色部は今回工事を示す。

横須賀市上下水道局			
工 事 名	下町浄化センター 沈砂池機械設備更新工事		
団 体 名	沈砂池機械室平面図(撤去)		
縮 尺	1/100	図 面 数	4/5
製 作 年 月	令和元年5月		
課 長	係 長	担 当 者	設 計 者



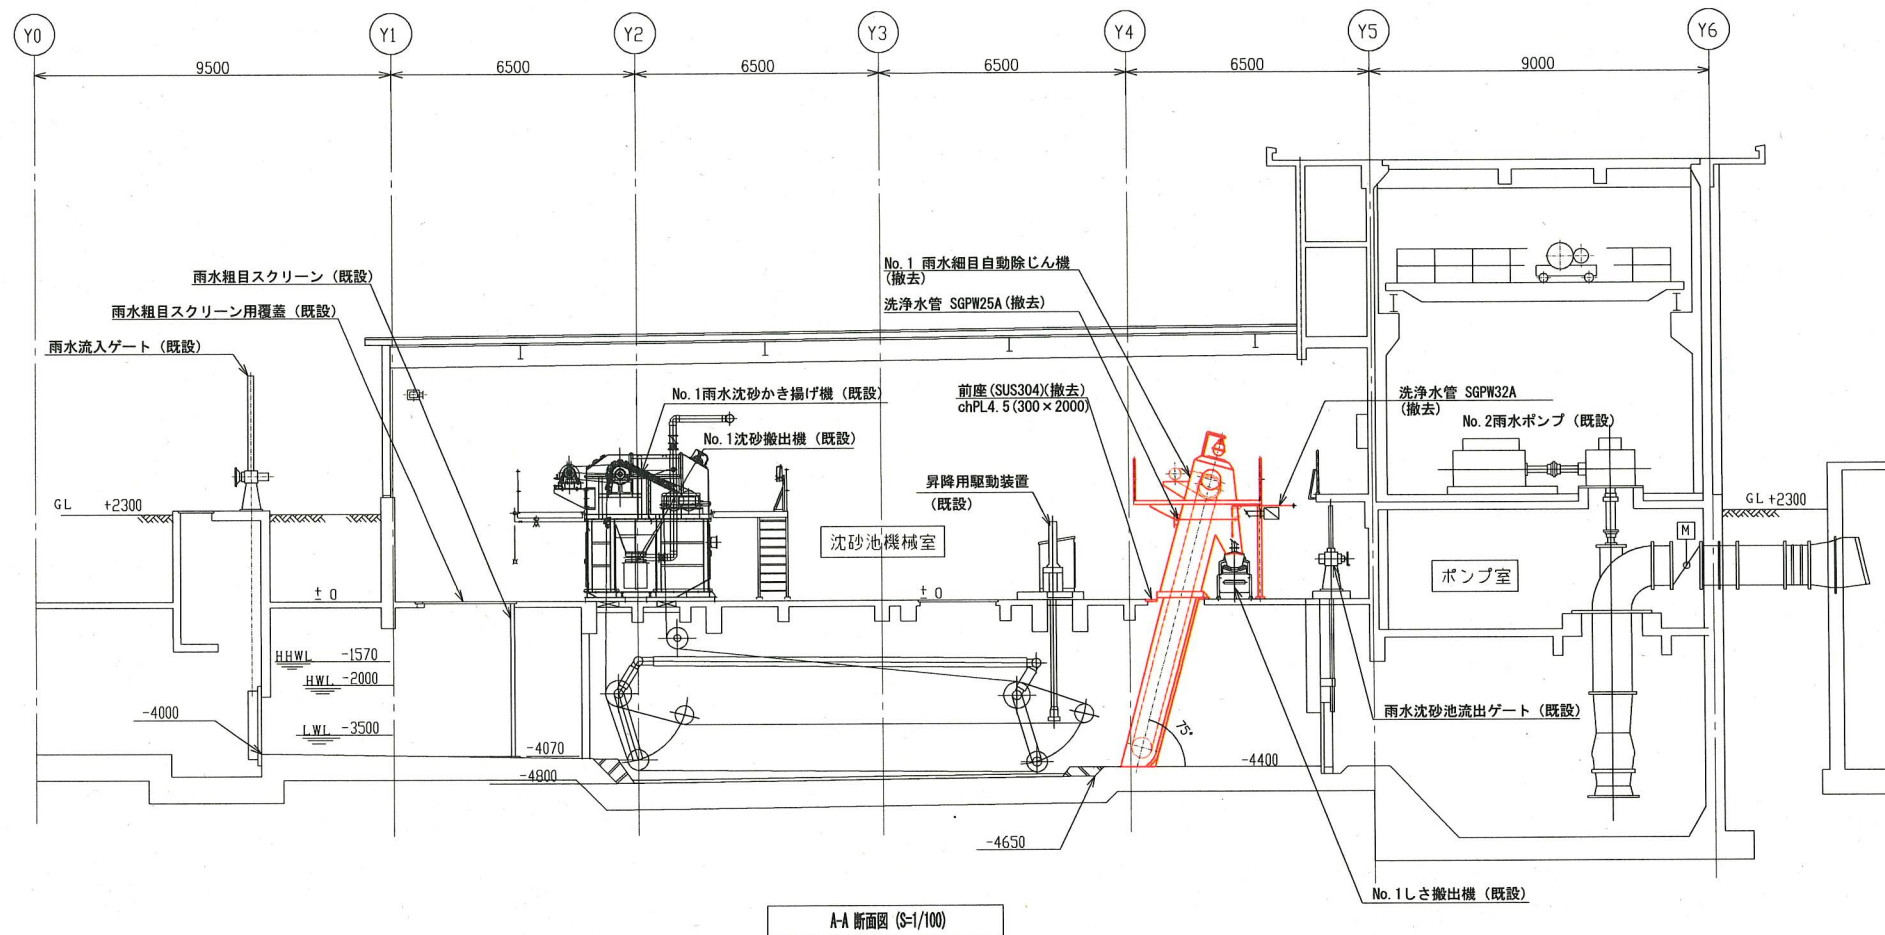

A-A 断面図 (S=1/100)

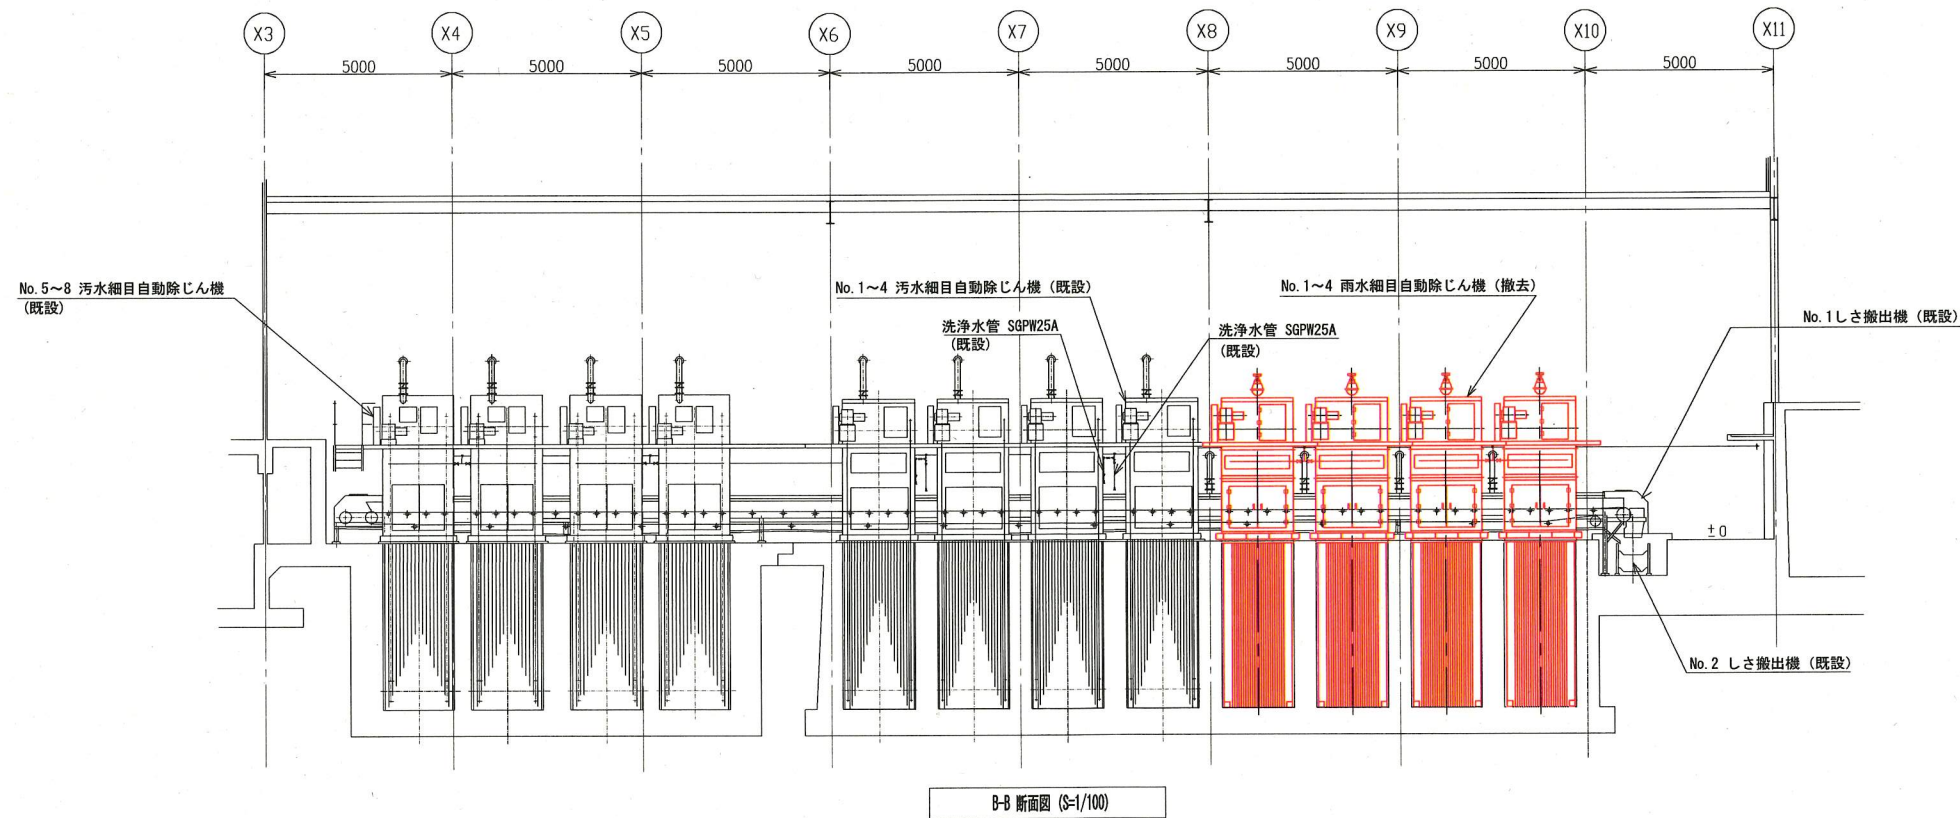

B-B 断面図 (S=1/100)

※着色部は今回工事を示す。

横須賀市上下水道局			
工事名称	下町浄化センター 沈砂池機械設備更新工事		
図面名称	A-A 断面図、B-B 断面図 (撤去)		
縮尺	1/100	図面番号	5/5
製作年月	令和元年5月		
課長	係長	担当者	設計者