


案内図

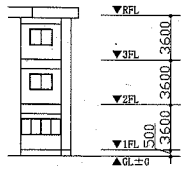

階高図 N.S.


■ 機器表 ■

記号	名称	機器仕様	電源	設置場所		台数	備考
				階	室名		
ACP-1	パッケージ型空調設備	《屋内機》天井吊形(ペア)	3相200V	《屋内機》	1階	理科室	1 APF(2016)・5.0以上
		《屋外機》標準仕様		2階	図工室	1 コンクリート基礎ブロック(L=900)新設 (接地面ゴムシート敷き)	
		冷房能力: 14.0kW 暖房能力: 16.0kW		《屋外機》	R階	屋上	2 冷媒種: R32
		付属品: ワイヤレスリモコン					


■ 凡例 ■

記号	名称	施工場所	材料	保温防食仕様等
—R—	冷媒管	屋内露出	冷媒用被覆銅管	保温樹脂ケース
		屋外露出	冷媒用被覆銅管	SUSラッキング
—D—	ドレン管	屋内露出	保温付VP	(冷媒管に共巻き)
		屋外露出	カラーVP	—


■ : 改修箇所

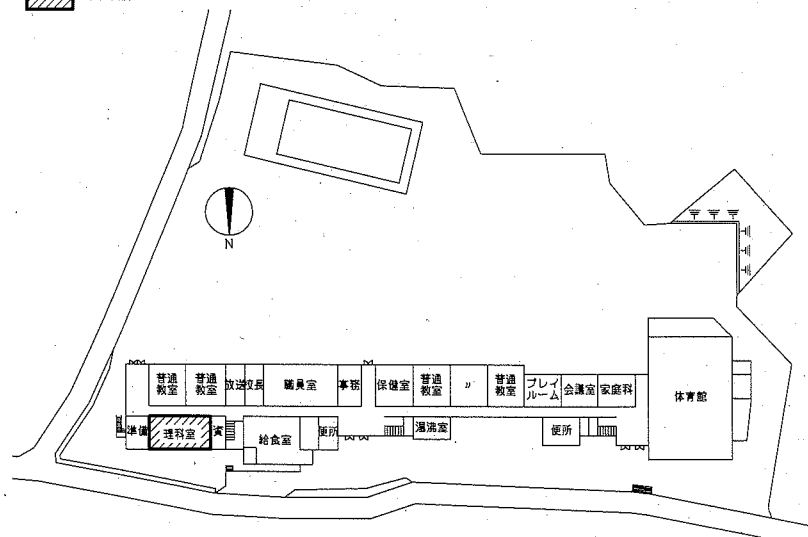


配置図兼1階平面図 1:800

 


R階平面図 1:800

 


3階平面図 1:800

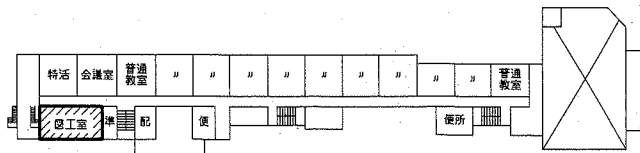


2階平面図 1:800

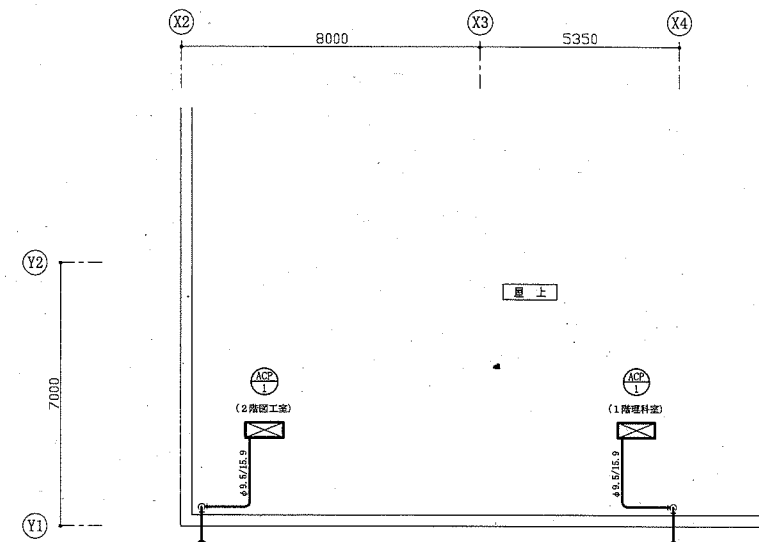

R階改修平面図 1:100

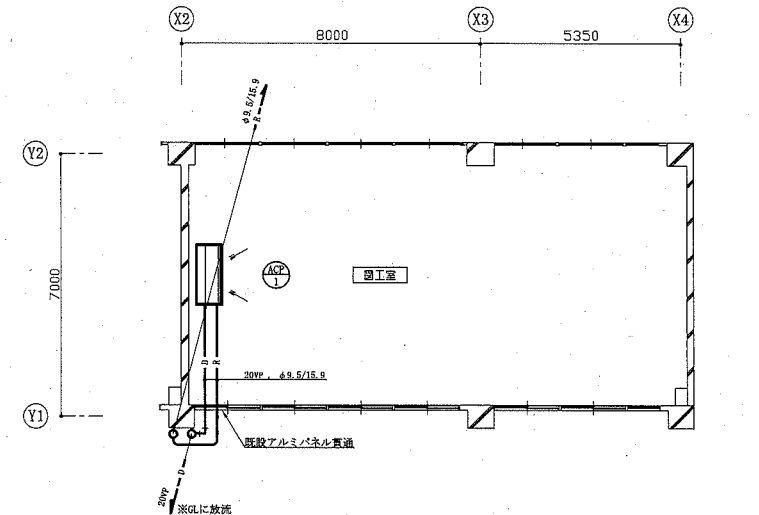


2階改修平面図 1:100

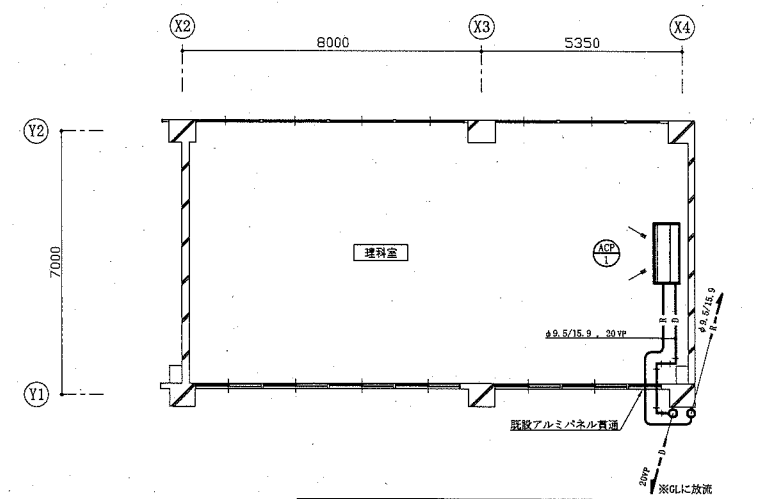

1階改修平面図 1:100


工事名	市立衣笠小学校ほか3校特別教室空調設備工事 (市立衣笠小学校)		設計者資格氏名	級建築士登録第 号		課長	主査等	担当者	横須賀市 都市部公共建築課
図面名称	案内図、配置図、各階平面図、階高図、凡例、機器表 1階・2階・R階改修平面図	図番	1/6	縮尺	1:800, 1:100 (A1)	作図	令和元年10月 日		

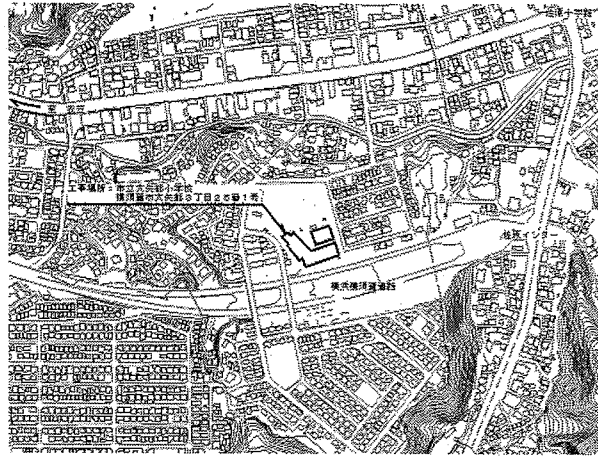


案内図

■ 凡例 ■


記号	名称	施工場所	材料	保護防食塗装等
— R —	冷媒管	屋内露出	冷媒用被覆銅管	保護樹脂ケース
		屋外露出	冷媒用被覆銅管	SUSラッキング
— D —	ドレン管	屋内露出	保温付VP	(冷媒管に共巻き)
		屋外露出	カラーVP	—

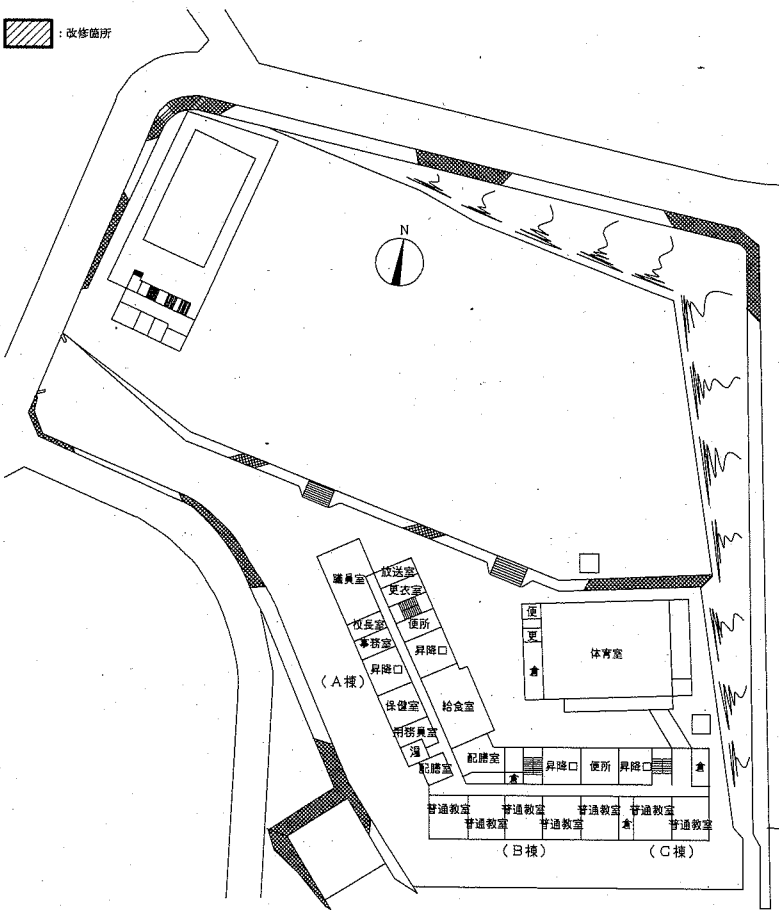


配置図兼1階平面図 1:800

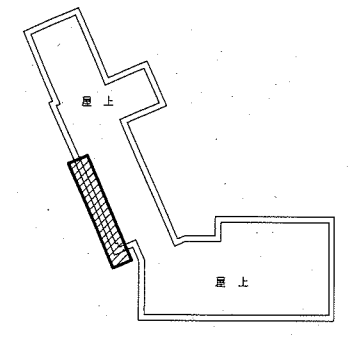


R階平面図 1:800

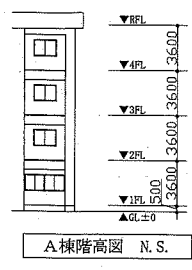


A棟階高図 N.S.

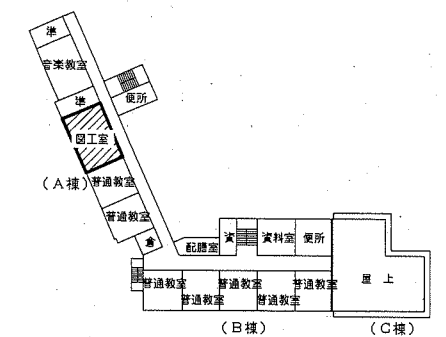

4階平面図 1:800

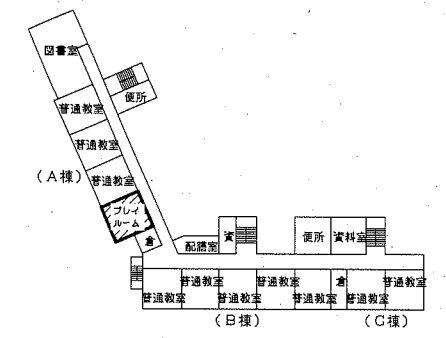


3階平面図 1:800

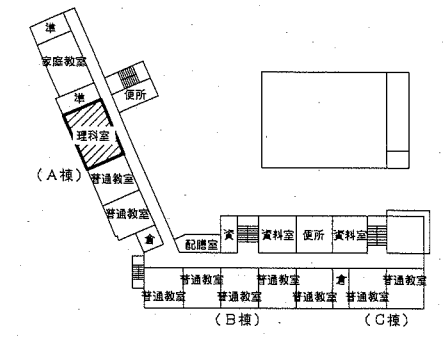


2階平面図 1:800

■ 機器表 ■


記号	名称	機器仕様	電源	設置場所		台数	備考
				階	室名		
ACP-1	パッケージ型空調機	《屋内機》天井吊形(ペア) 《屋外機》標準仕様 冷房能力: 14.0kW 暖房能力: 16.0kW 付属品: ワイヤレスリモコン	3相200V	《屋内機》	理科室	1	APF(2015): 5.0以上
				《屋外機》	図書室	1	コンクリート基礎ブロック(L=900)新設 (後地面ゴムシート敷き)
				《屋外機》	屋上	2	SUS製転倒防止金具新設
							冷媒種: R32
ACP-2	パッケージ型空調機	《屋内機》天井吊形(ペア) 《屋外機》標準仕様 冷房能力: 10.0kW 暖房能力: 11.2kW 付属品: ワイヤレスリモコン	3相200V	《屋内機》	プレイルーム	1	APF(2015): 5.7以上
				《屋外機》	屋上	1	コンクリート基礎ブロック(L=900)新設 (後地面ゴムシート敷き)
							SUS製転倒防止金具新設
							冷媒種: R32

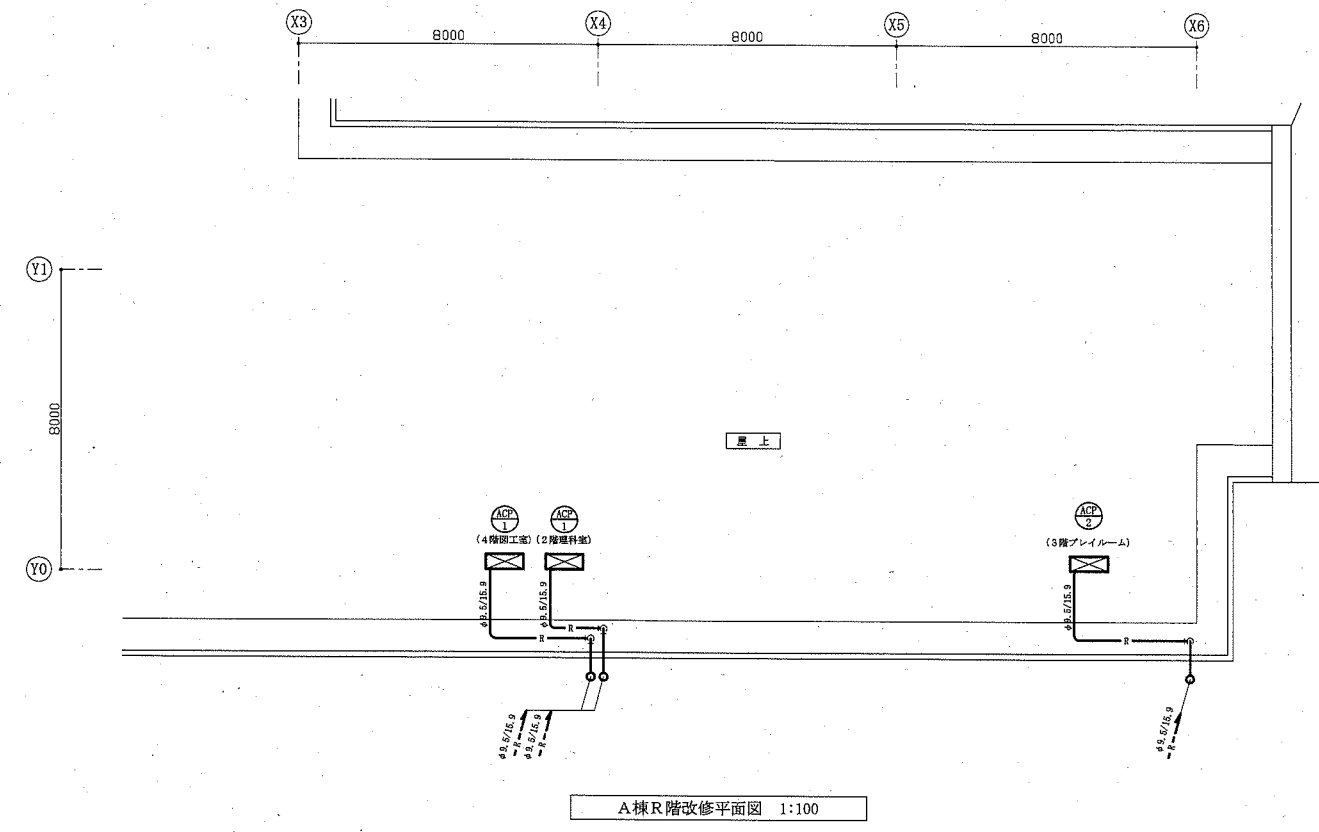

A棟R階改修平面図 1:100

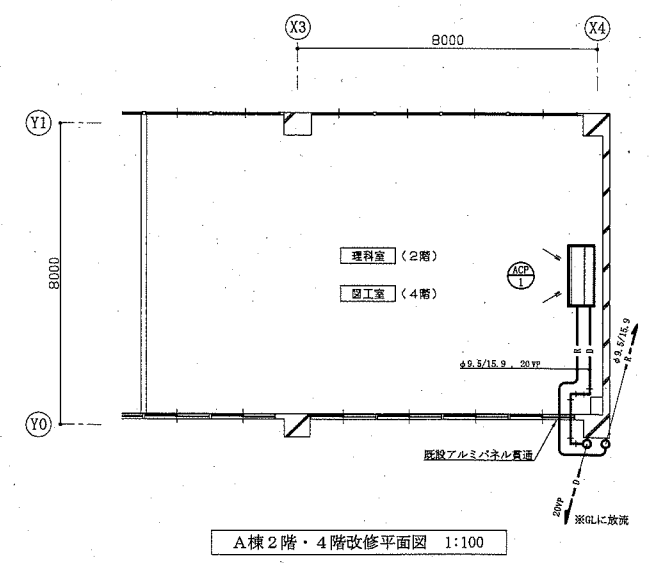


A棟2階・4階改修平面図 1:100

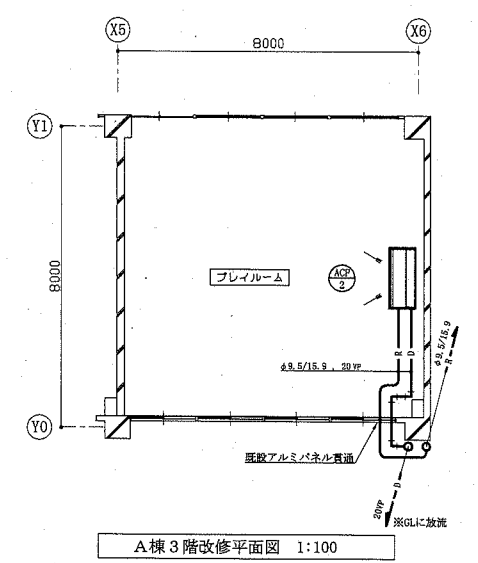



A棟3階改修平面図 1:100

工事名	市立衣笠小学校ほか3校特別教室空調設備工事 (市立大矢部小学校)		設計者資格 氏名	級建築士登録第 _____ 号			課長	主査等	担当者
図面名称	案内図、配置図、各階平面図、A棟階高図、凡例、機器表 A棟2階・3階・4階・R階改修平面図	図番	2/6	縮尺	1:800, 1:100 (A1)	作図	令和元年10月 日	横須賀市 都市部公共建築課	





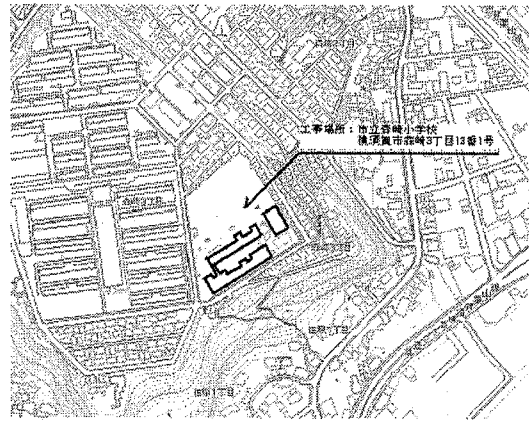


案内図

記号	名称	機器仕様	電圧	設置場所		台数	備考
				階	室名		
ACP-1	パッケージ型空調設備	《屋内機》天井吊形(ベア) 《屋外機》標準仕様 冷房能力: 14.0kW 暖房能力: 16.0kW 付属品: ワイヤレスリモコン	3相200V	A棟	第1理科室	1	APF(2015): 5.0以上
				E棟	図工室	1	コンクリート基礎ブロック(L=900)新設 (接地面ゴムシート敷き)
				A棟	屋上	2	冷媒種: R32
				E棟	屋上	2	冷媒種: R32
ACP-2	パッケージ型空調設備	《屋内機》天井吊形(ベア) 《屋外機》標準仕様 冷房能力: 10.0kW 暖房能力: 11.2kW 付属品: ワイヤレスリモコン	3相200V	B棟	学習室	1	APF(2015): 5.7以上
				B棟	屋上	1	コンクリート基礎ブロック(L=900)新設 (接地面ゴムシート敷き)
				B棟	屋上	1	冷媒種: R32
				B棟	屋上	1	冷媒種: R32

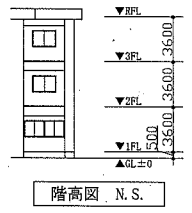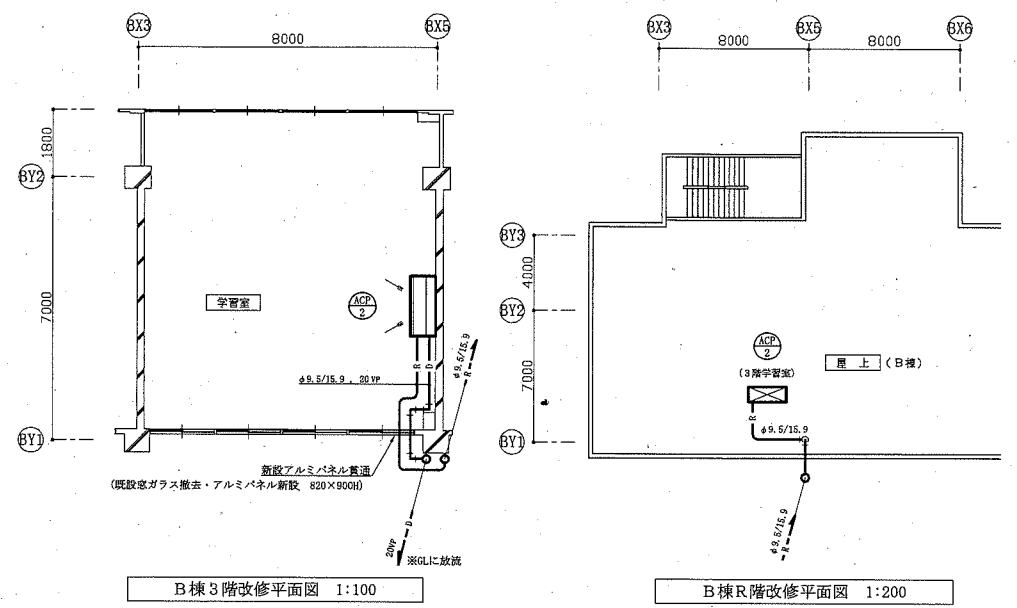

記号	名称	施工場所	材料	保風防食塗装等
A	冷媒管	屋内露出	冷媒用被覆銅管	保風樹脂ケース
		屋外露出	冷媒用被覆銅管	SISラッキング
D	ドレン管	屋内露出	保風付VP	(冷媒管に共締め)
		屋外露出	カラーVP	-

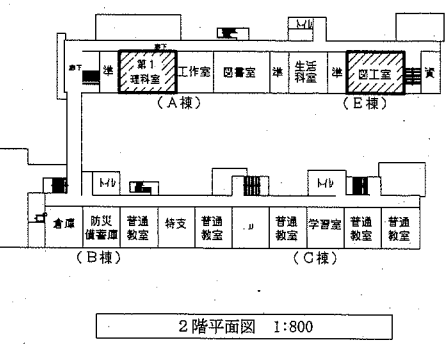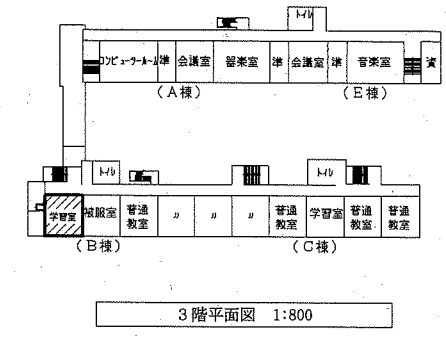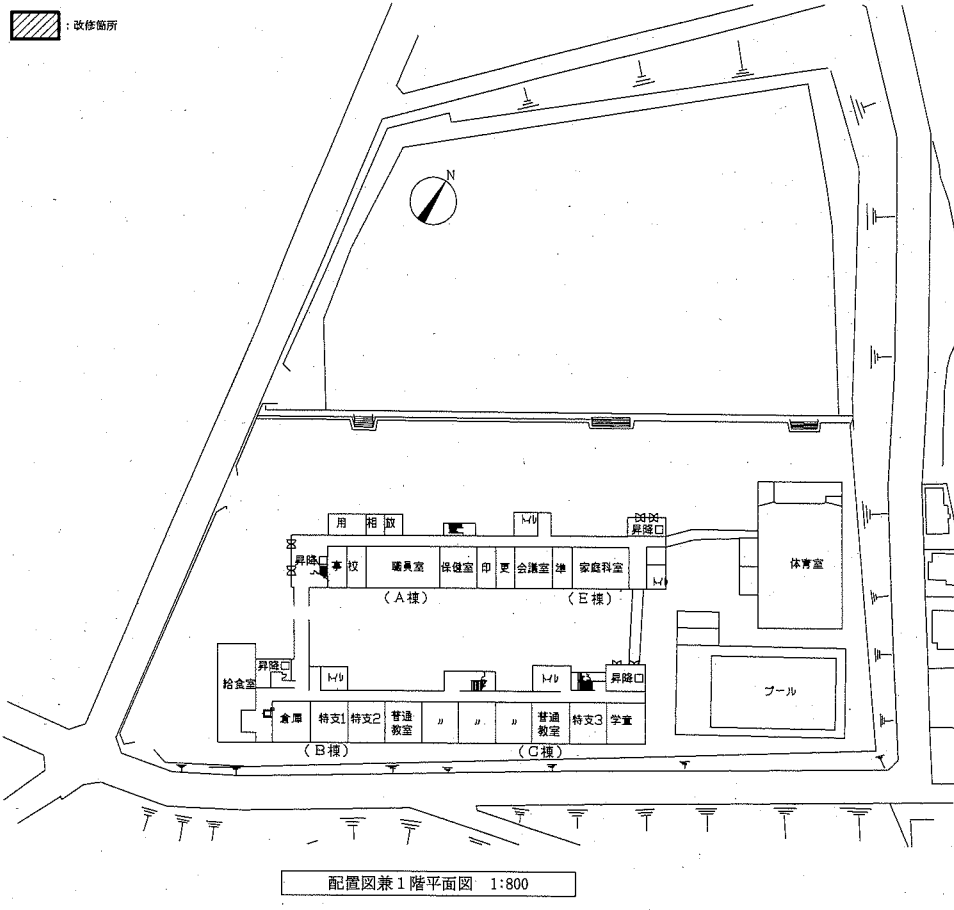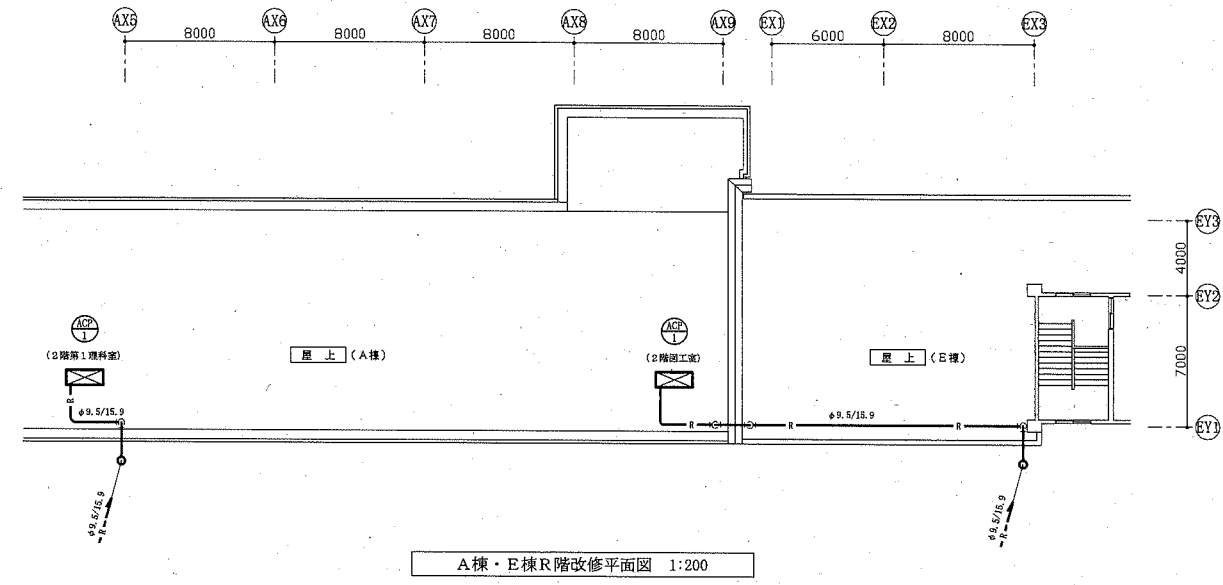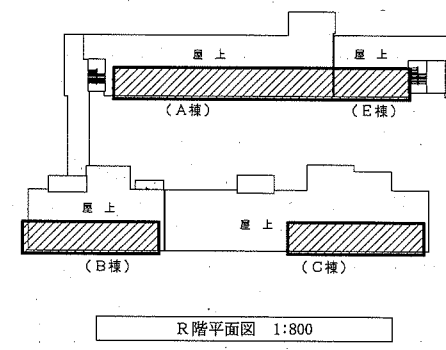


工事名	市立衣笠小学校ほか3校特別教室空調設備工事 (市立森崎小学校)	設計者資格氏名	級建築士登録第 号	課長	主査等	担当者	
図面名称	案内図、配置図、各階平面図、階高図、凡例、A棟・E棟2階改修平面図、A棟・E棟R階改修平面図、B棟3階・R階改修平面図、機器表	図番	3/6	縮尺	1:800, 1:200, 1:100 (A1)	作図	令和元年10月 日

横須賀市
都市部公共建築課




案内図

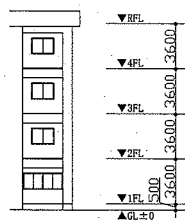


C棟階高図 N.S.

記号	名称	施工場所	材料	保証検査等
I	冷媒管	屋内露出	冷媒用被覆銅管	保温断熱ケース
		屋外露出	冷媒用被覆銅管	SUSラッキング
D	ドレン管	屋内露出	保温付VP	(冷媒管に巻き)
		屋外露出	カラーVP	-

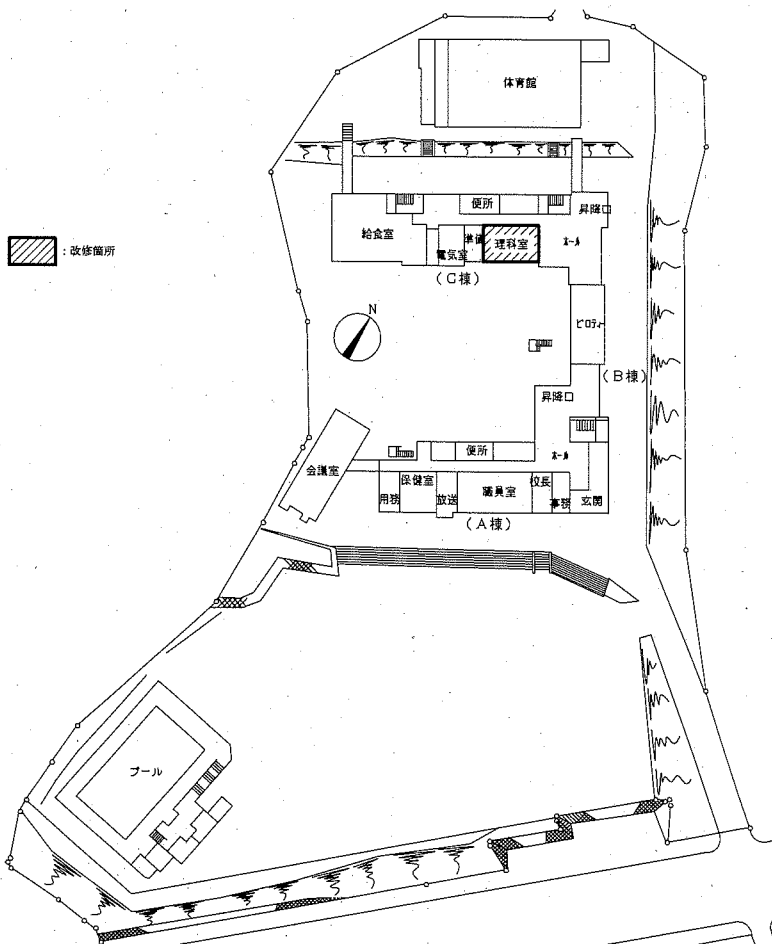


配置図兼1階平面図 1:800

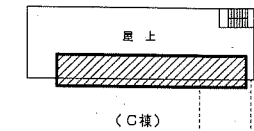


(C棟)

 R階平面図 1:800




(A棟)

 4階平面図 1:800



(B棟)

 3階平面図 1:800




(B棟)


2階平面図 1:800

機器表

記号	名称	機器仕様	電源	設置場所		台数	備考
				階	室名		
ACP-1	パッケージ型空気調和機	《屋内機》天井吊形(ペア) 《屋外機》標準仕様 冷房能力:14.0kW 暖房能力:16.0kW 付属品:ワイヤレスリモコン	3相200V	《屋内機》	C棟1階 理科室	1	AFF(2018):5.0以上
				《屋内機》	C棟2階 図工室	-1	コンクリート基礎ブロック(L=900)新設 (接地面ゴムシート敷き)
				《屋外機》	C棟R階 屋上	2	SUS製転倒防止金具新設
				《屋外機》	屋上		冷蔵庫:R32

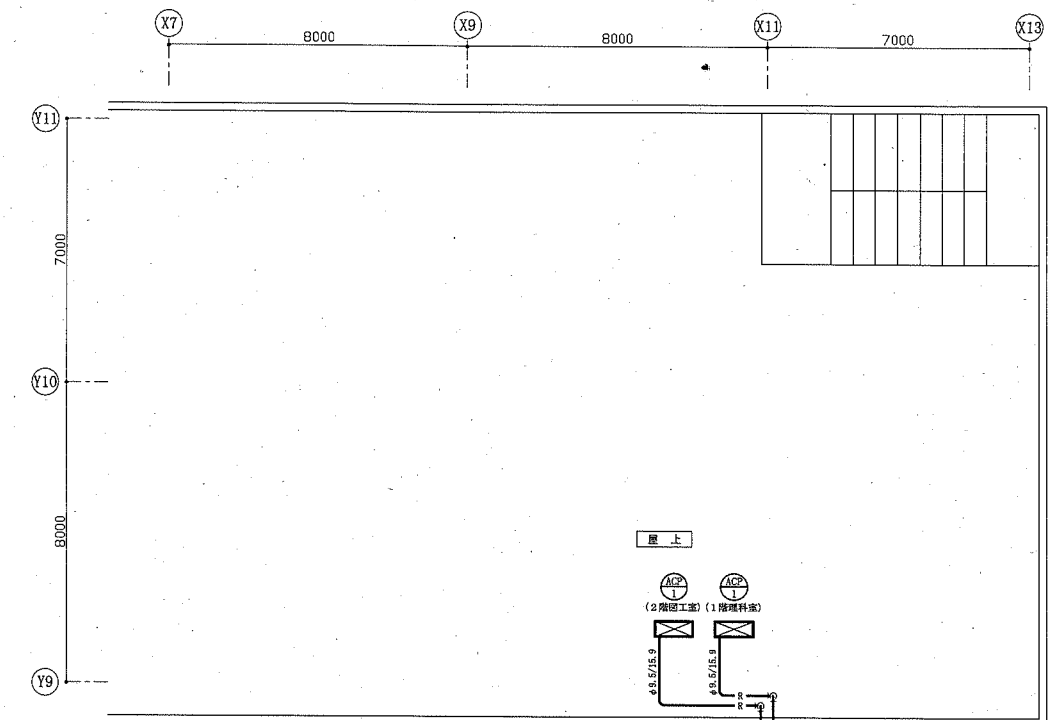


C棟R階改修平面図 1:100

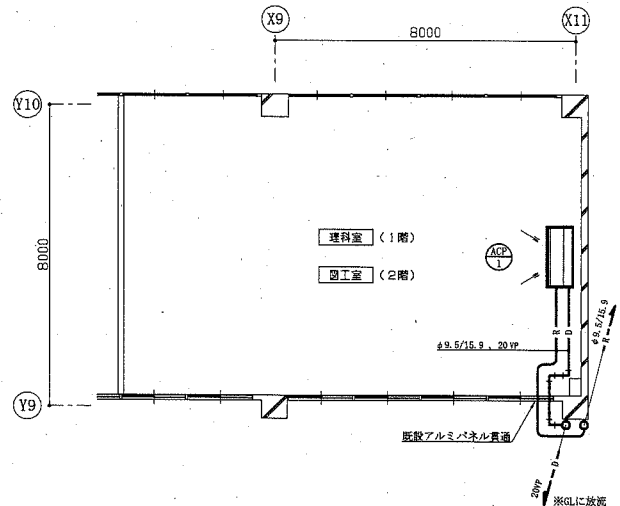


C棟1階・2階改修平面図 1:100

工事名	市立衣笠小学校ほか3校特別教室空調設備工事 (市立根岸小学校)		設計者資格氏名	級建築士登録第 号		課長	主査等	担当者
図面名称	案内図、配置図、各階平面図、C棟階高図、凡例、機器表 C棟1階・2階・R階改修平面図	図番	4/6	縮尺	1:800, 1:100 (A1)	作図	令和元年10月 日	横須賀市 都市部公共建築課

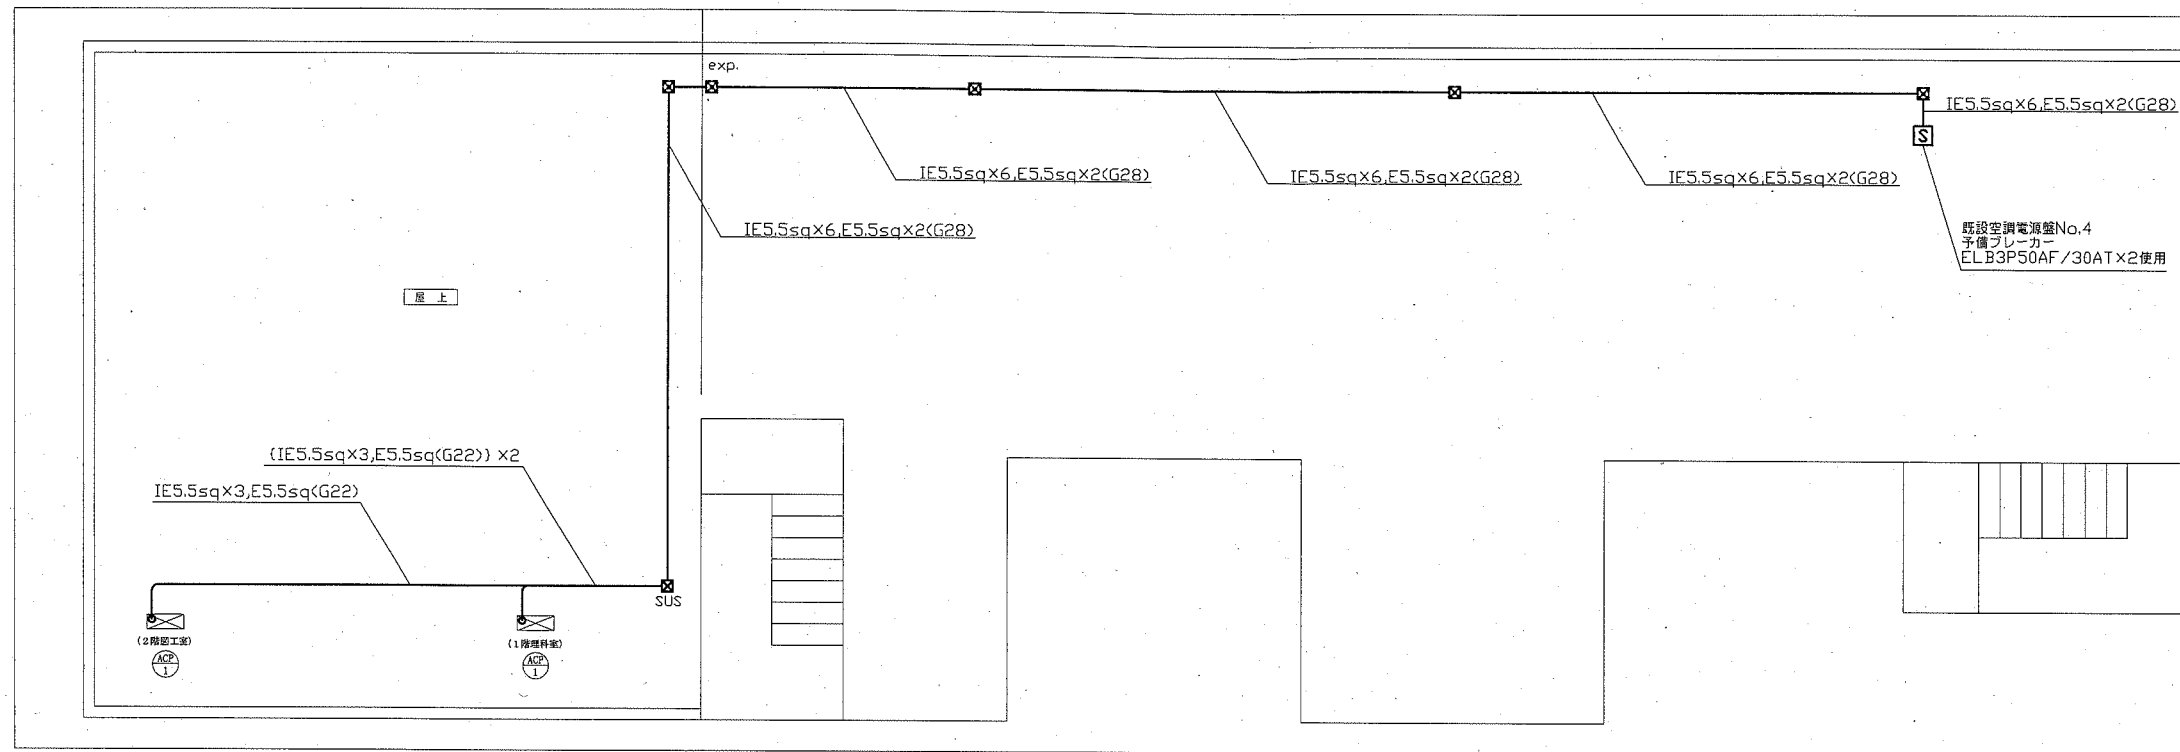

衣笠小学校電気改修図 1:100

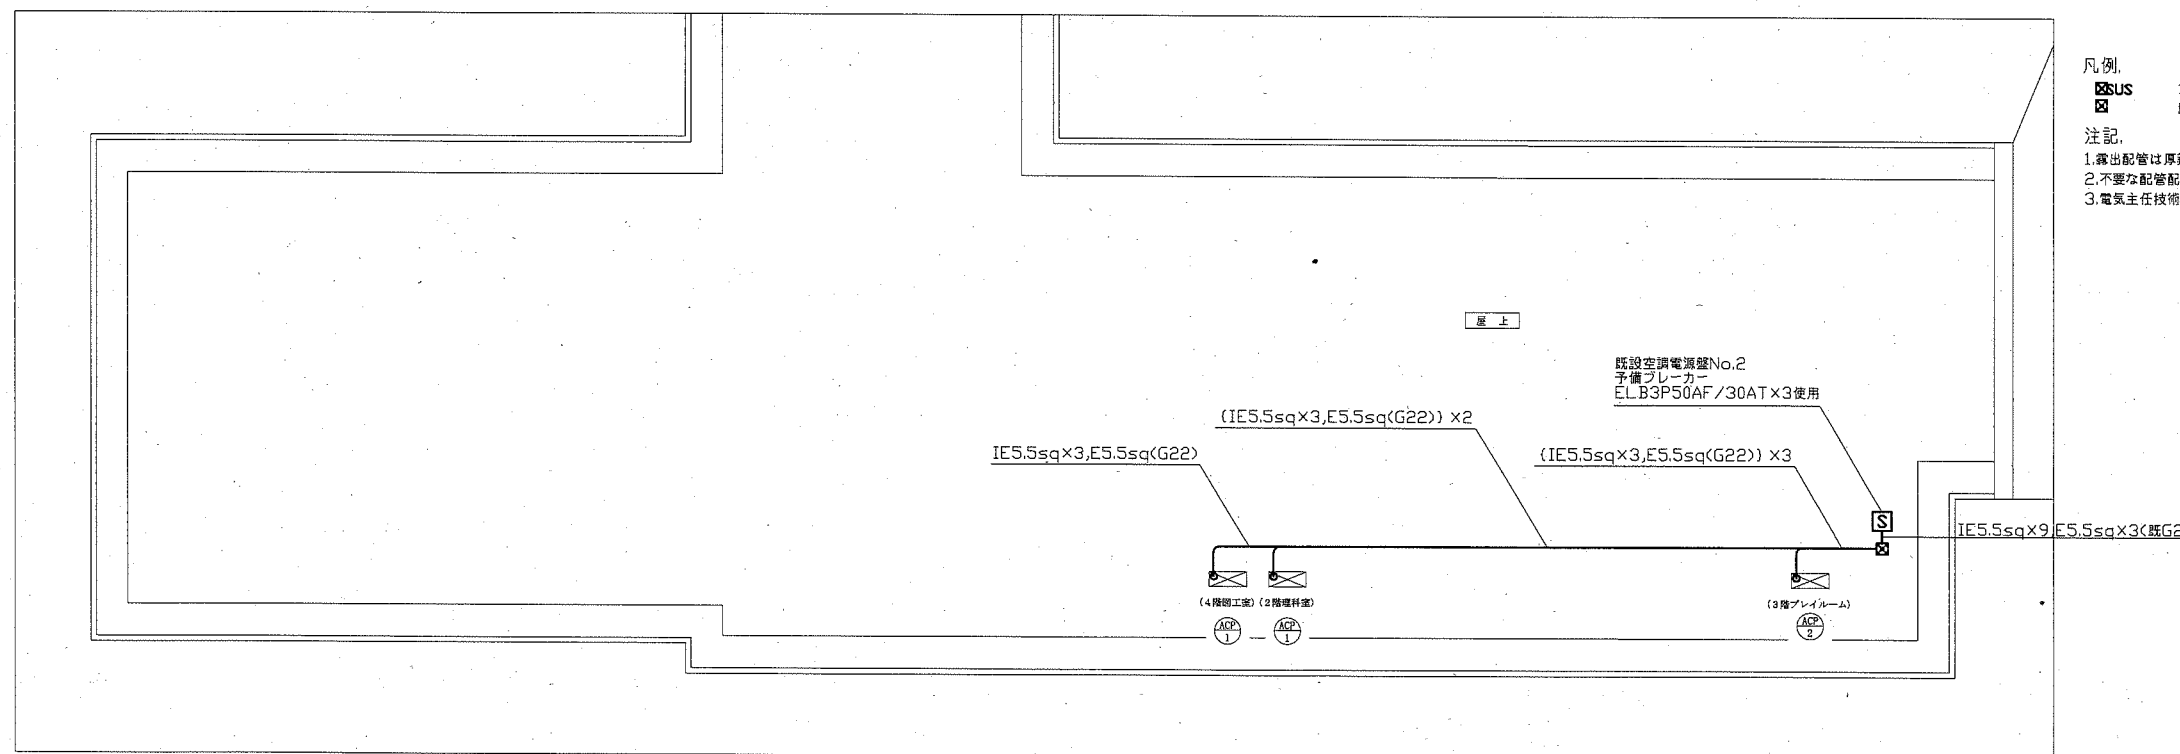

大矢部小学校電気改修図 1:100


凡例

- ☒ SUS フルボックス SUS製 WP
- ☒ 既設フルボックス


注記

1. 露出配管は原調電線管(冷熱垂給メッキ仕上げ)とし、支持金物等はSUS製とする。
2. 不要な配管配線、ケーブル、器具等は撤去処分すること。
3. 電気主任技術者の立会い費用は別途去機委員会学校管理課負担とする。


工事名	市立衣笠小学校ほか3校特別教室空調設備工事			設計者資格氏名	級建築士登録第 号			課長	主査等	担当者	横須賀市 都市部公共建築課
図面名称	衣笠小学校、大矢部小学校 電気改修図	図番	5/6	縮尺	1:100 (A1)	作図	令和元年10月 日				

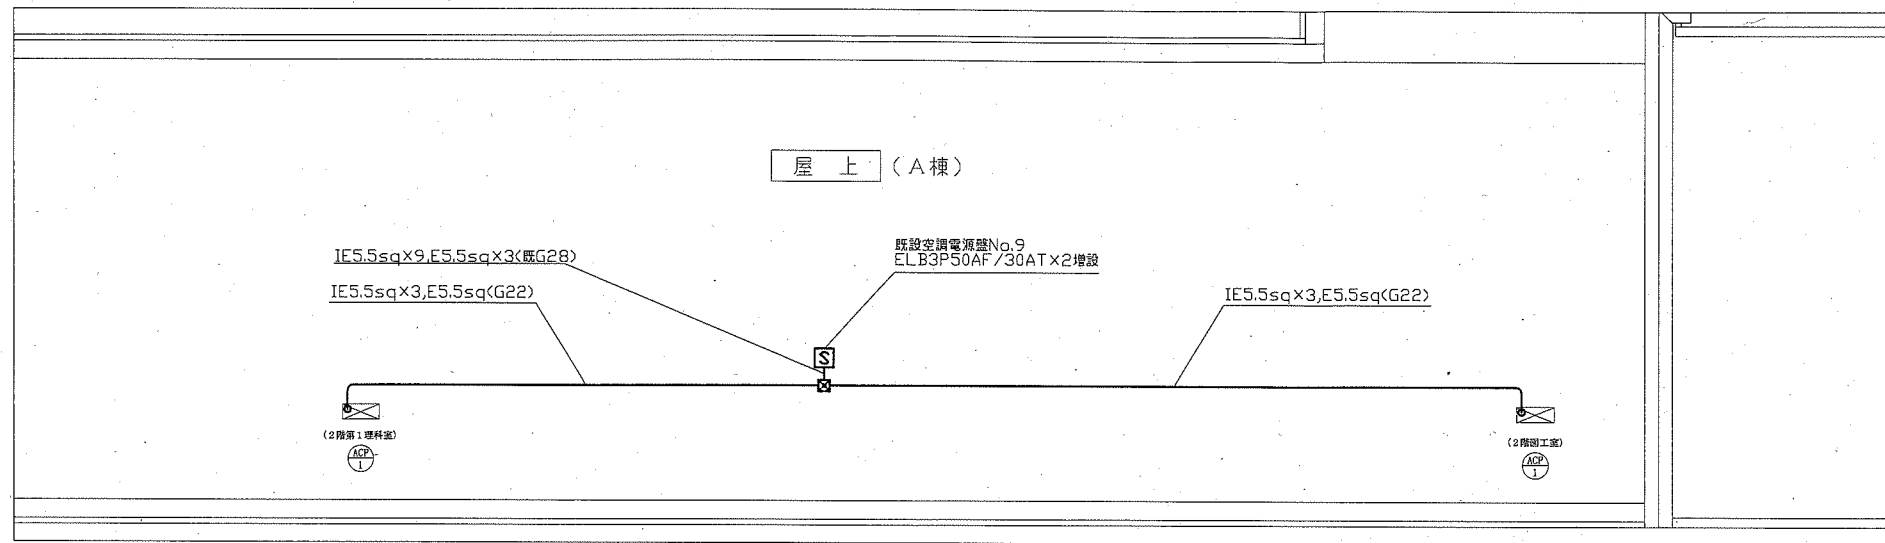


森崎小学校A棟電気改修図 1:100

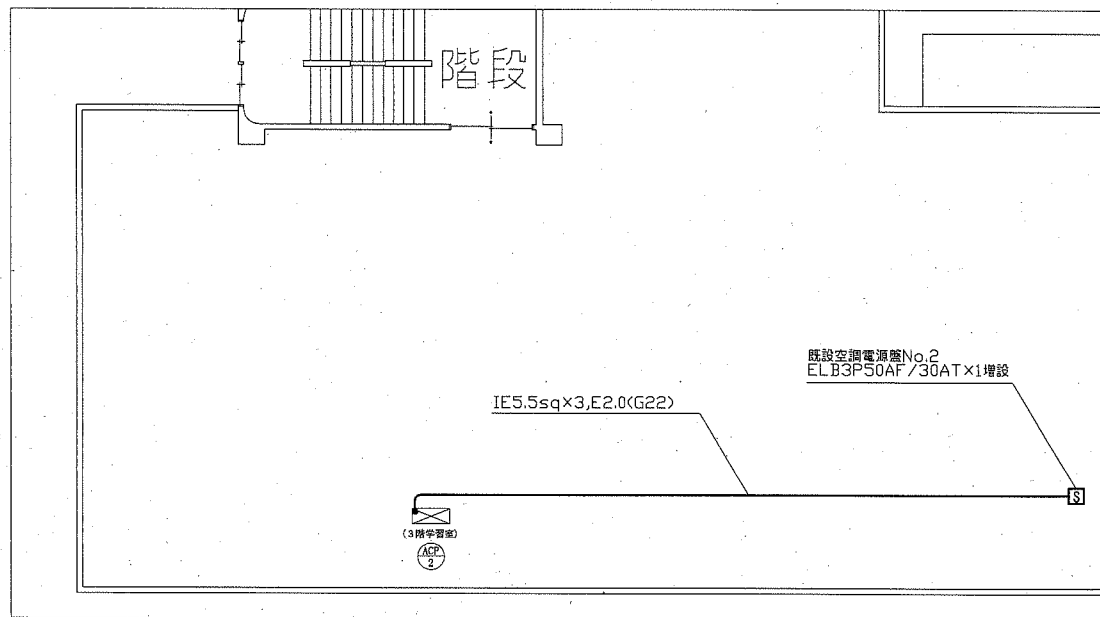

森崎小学校B棟電気改修図 1:100

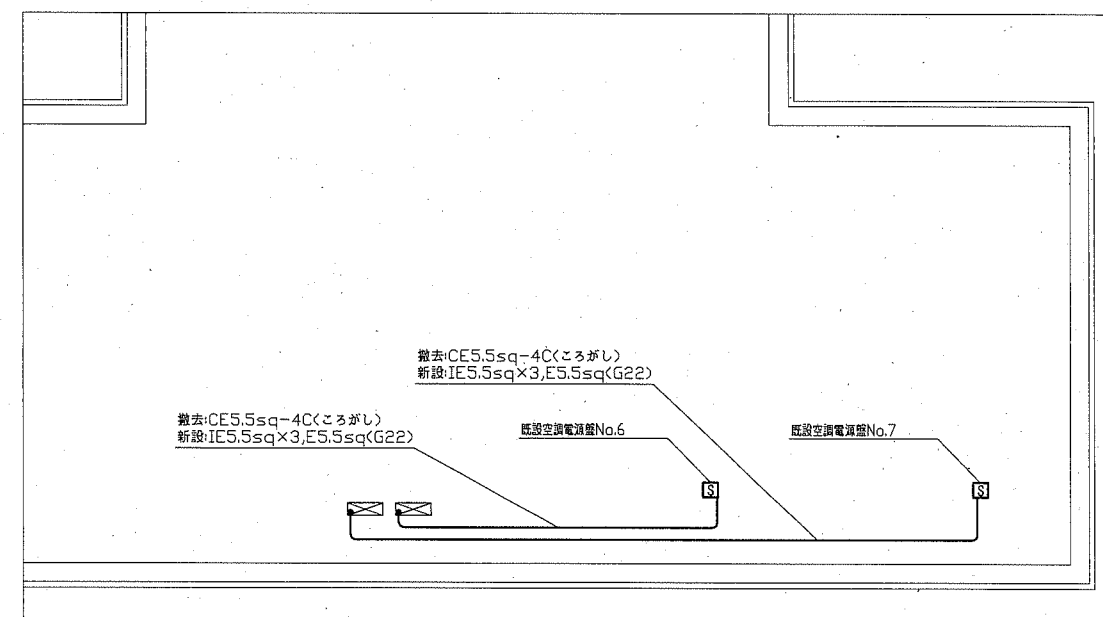

森崎小学校C棟電気改修図 1:100

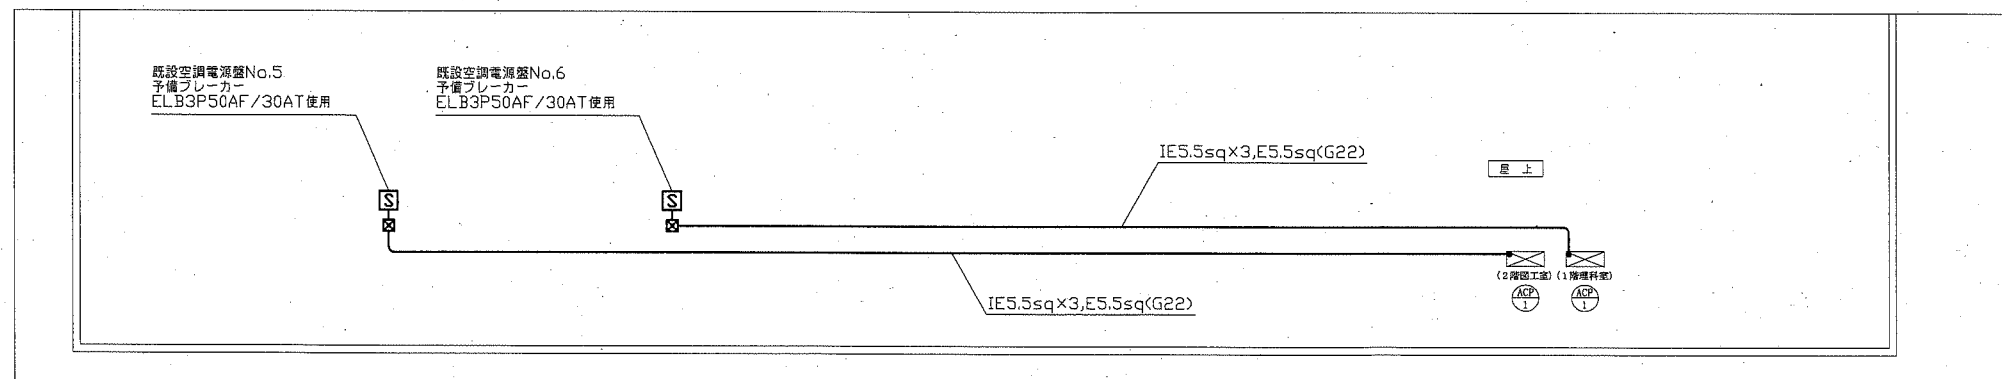

根岸小学校電気改修図 1:100

工事名	市立衣笠小学校ほか3校特別教室空調設備工事			設計者資格氏名	級建築士登録第 号			課長	主査等	担当者	横須賀市 都市部公共建築課
図面名称	森崎小学校、根岸小学校 電気改修図	図番	6/6	縮尺	1:100 (A1)	作図	令和元年10月 日	