



案内図

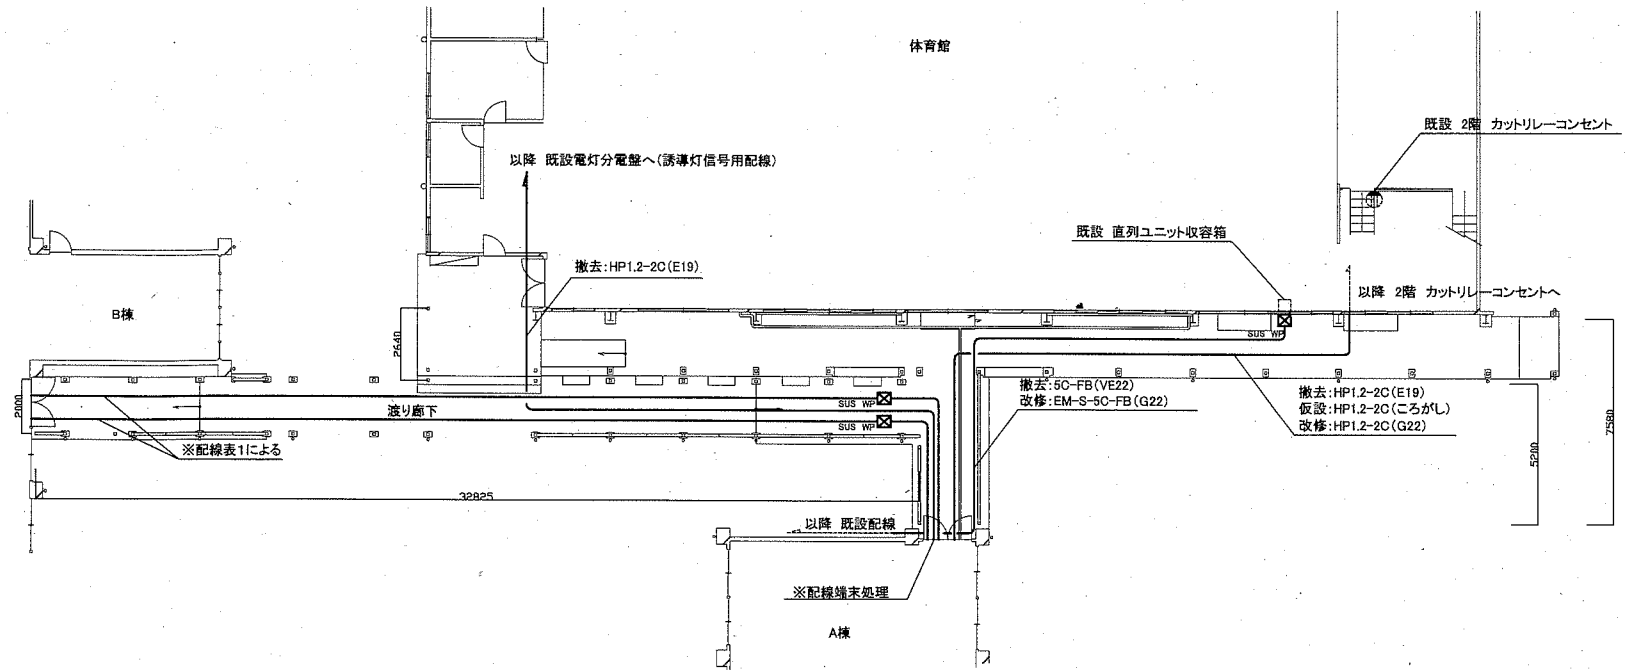


渡り廊下 弱電設備 改修図 1:200

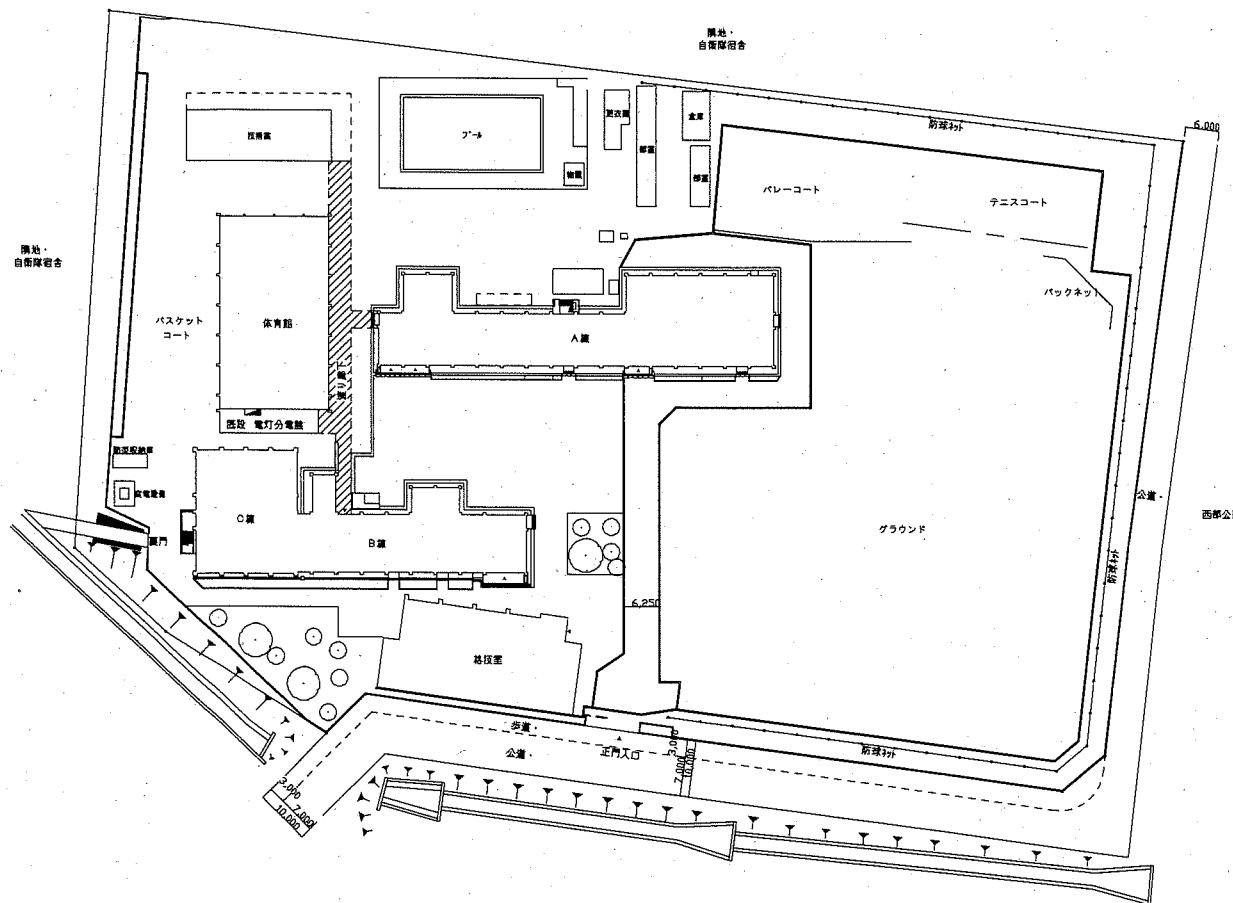

配置図

工事場所

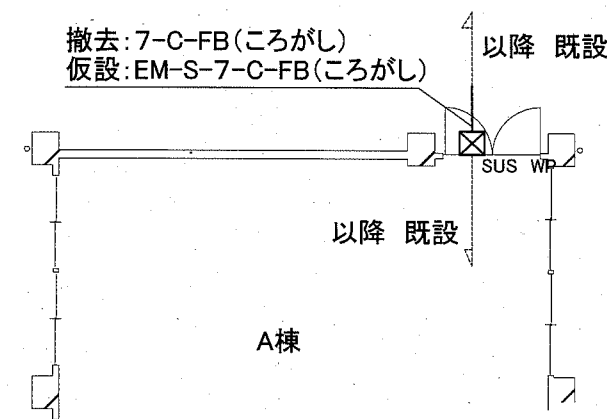


A棟 外壁 撤去図 1:100

凡例

図中特記無き記号は以下の通り

(改修) プルボックス SUS製 WP

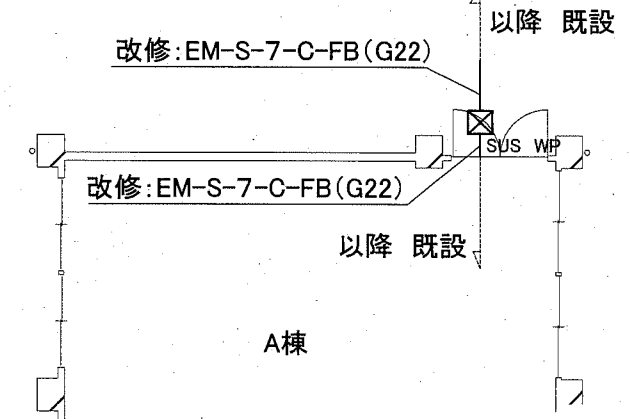

A棟 外壁 改修図 1:100

注記





 


- 不要な配管配線、ケーブル等は撤去処分とする。
- ただし、既設埋設配管及び隠ぺい配管については撤去せず残置する。
- 厚鋼電線管は溶融亜鉛メッキで無塗装のこと。
- 直列ユニット収容箱は、工事前工事後に動作確認をすること。
- 空配管(機械警備)とは、工事終了後に、警備会社が機械警備用の配線をする配管のこと。
- 電線及びケーブルはエコ電線、エコケーブルを使用すること。


配線表1 特別教室へ		
撤去	仮設	改修
電話 ICP0.4-2P(G16)	電話 EBT0.4-2P(ころがし)	電話 EBT0.4-2P(G16)
スピーカー HP1.2-2C(G16)	スピーカー HP1.2-2C(ころがし)	スピーカー HP1.2-2C(G16)
インターホン AE0.9-4C(G16)	インターホン AE0.9-4C(ころがし)	インターホン AE0.9-4C(G16)
TV 7C-FB(E25)	TV 7C-FB(ころがし)	TV EM-S-7C-FB(G22)
空配管(機械警備) (E19)		空配管(機械警備) 導入線(G16)

工事名	市立武山中学校渡り廊下改修電気設備工事			設計者資格 氏名	級建築士登録第 号			課長	主査等	担当者	横須賀市 都市部 公共建築課
図面名称	案内図・配置図・弱電設備改修図	図番	1/3	縮尺	1:100 1:200 (A2)	作図	令和元年 10月 日				

凡例

図中特記無き記号は以下の通り


- (改修)  プルボックス SUS製 WP
-  照明器具A LEDブラケット 防湿・防雨型  
SUS製 昼白色 プラスチック製台座共
- (撤去)  照明器具A LEDブラケット 防湿・防雨型  
SUS製 昼白色 プラスチック製台座共
-  照明器具B LED防雨型10W相当 電池式
- (既設)  既設配管配線
-  既設プルボックス
-  既設照明器具

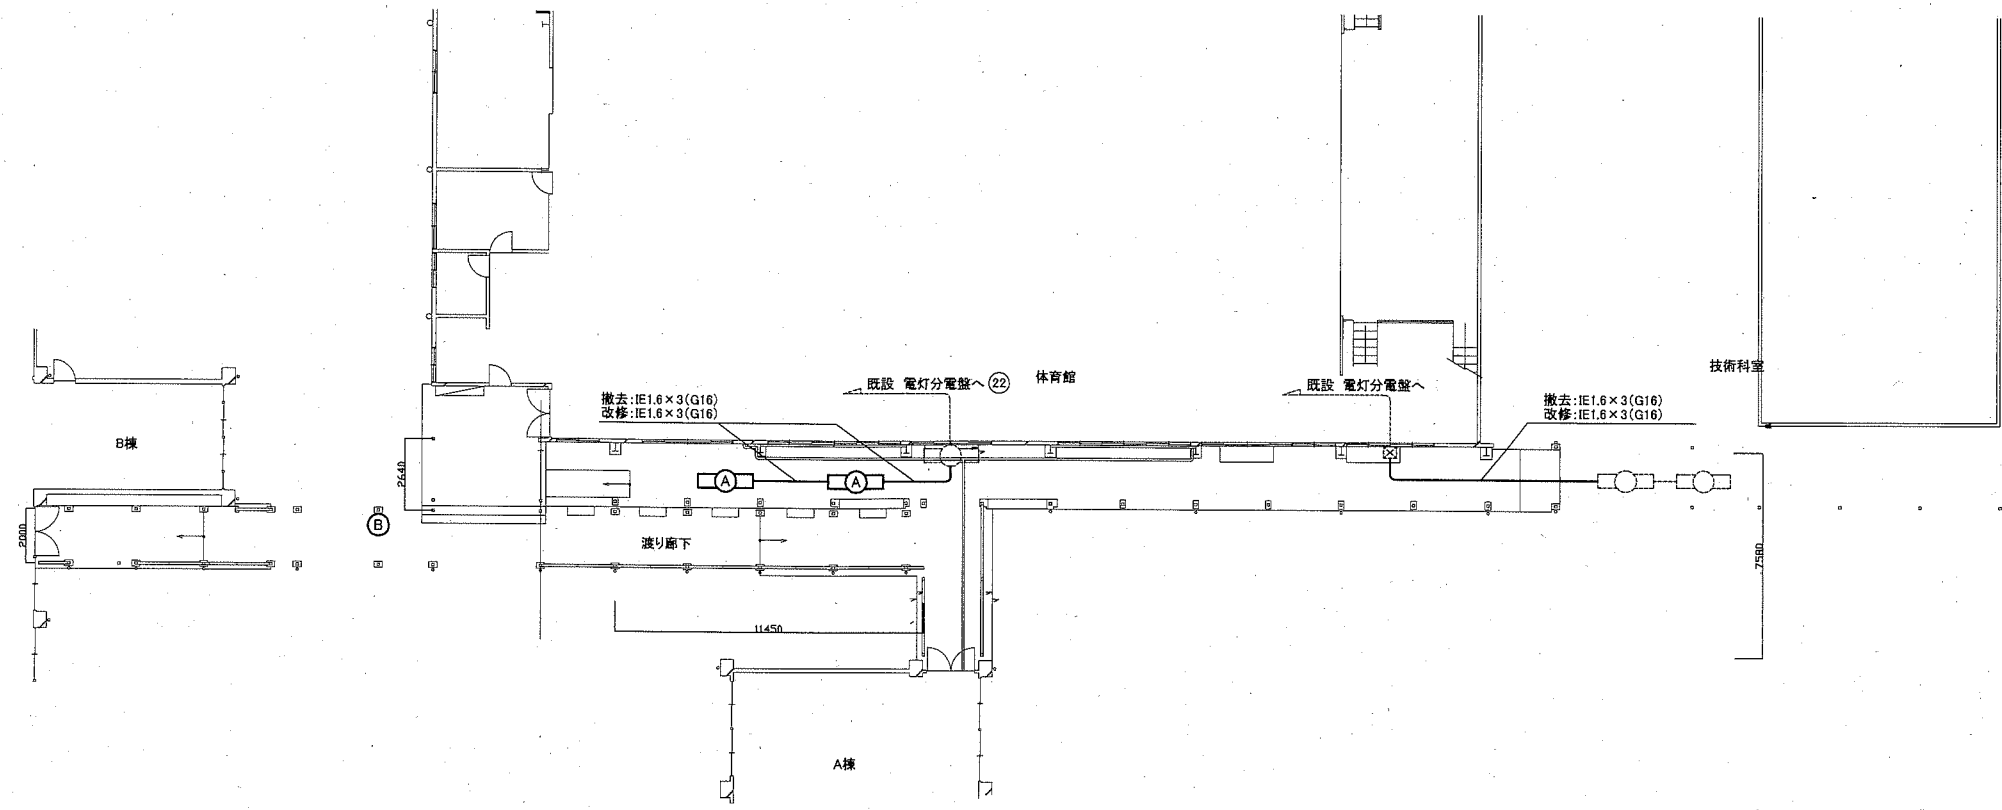


 
渡り廊下 電灯設備 改修図 1:200

注記

- ・不要な配管配線、ケーブル等は撤去処分とする。
- ・ただし、既設埋設配管及び隠ぺい配管については撤去せず残置する。
- ・厚鋼電線管は溶融亜鉛メッキで無塗装のこと。
- ・電気主任技術者の立会費用は別途学校管理課支払いのこと。
- ・電線及びケーブルはエコ電線、エコケーブルを使用すること。

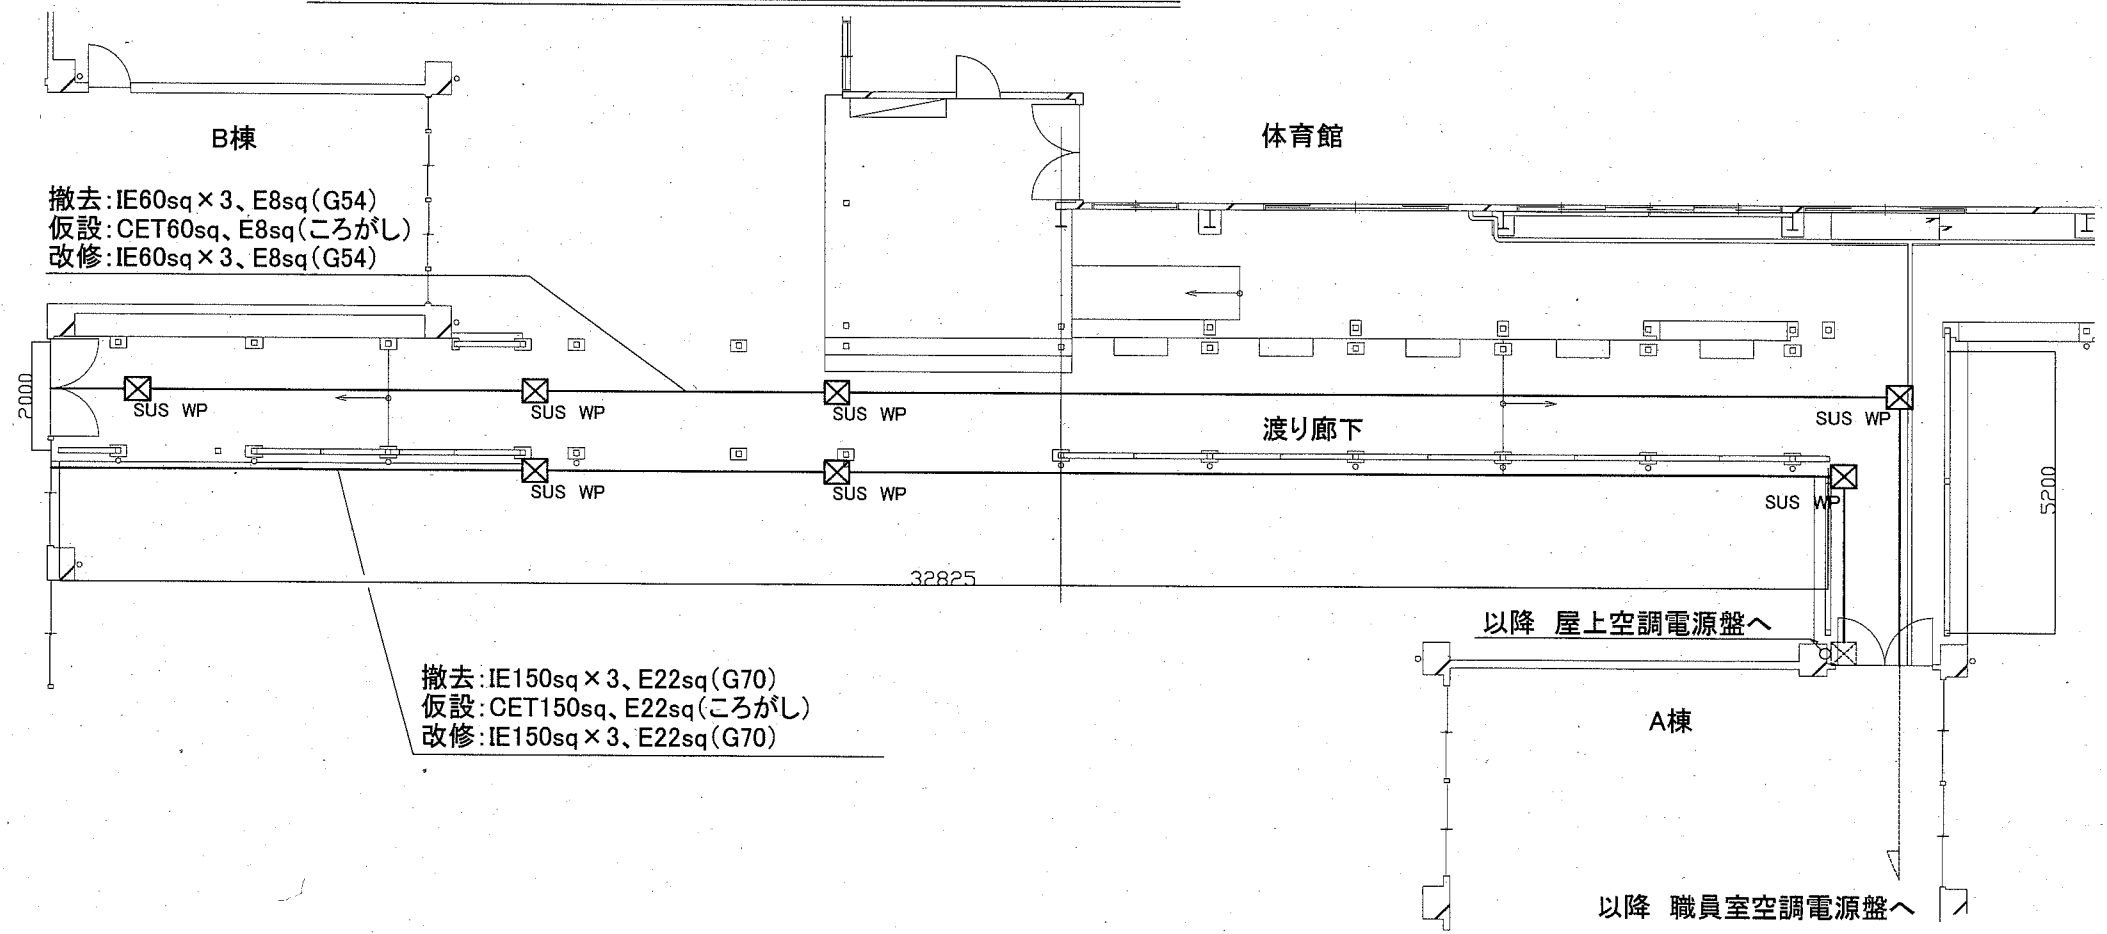


 



渡り廊下 空調電源 改修図 1:100


工事名	市立武山中学校渡り廊下改修電気設備工事			設計者資格氏名	級建築士登録第 号		課長	主査等	担当者	横須賀市 都市部 公共建築課
図面名称	空調電源・電灯設備 改修図	図番	2/3	縮尺	1:100 1:200 (A2)	作図	令和元年 10月 日			

凡例

図中特記無き記号は以下の通り

(改修)  プルボックス SUS製 WP

(既設)  既設配管配線  
 既設プルボックス  
 既設総合盤  
 既設鋼管柱

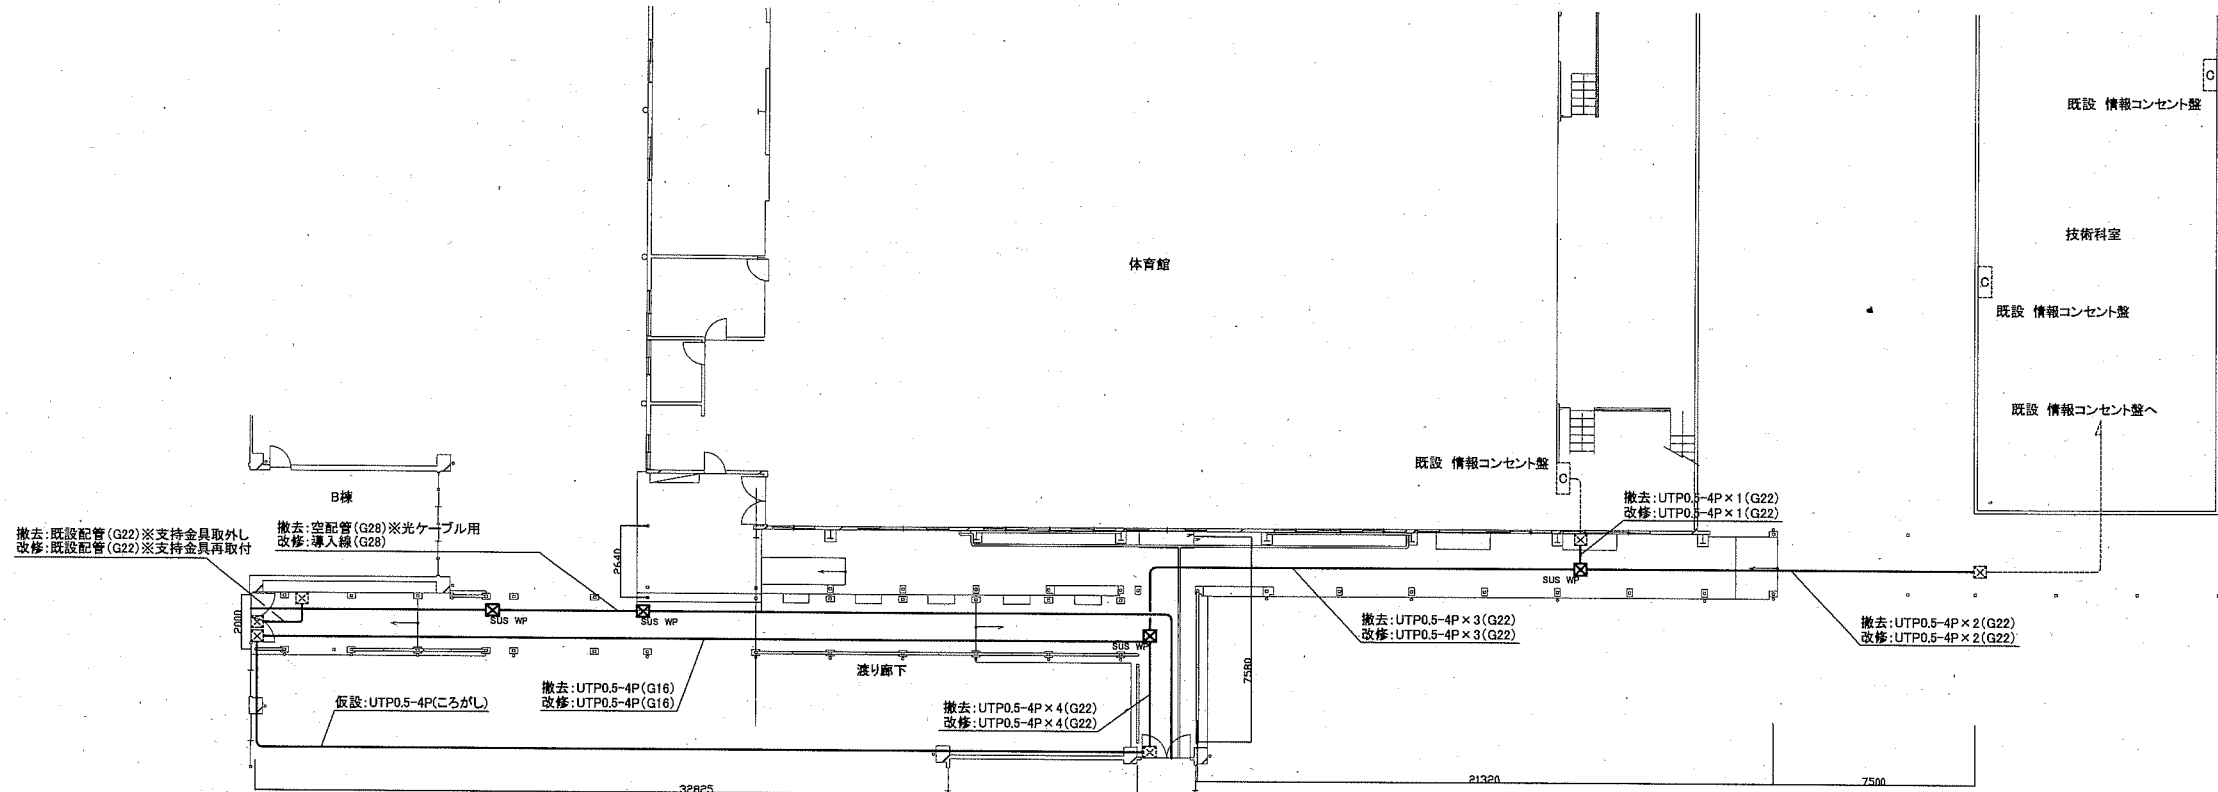


渡り廊下 情報設備 改修図 1:200

注記

- 不要な配管配線、ケーブル等は撤去処分とする。
- ただし、既設埋設配管及び隠ぺい配管については撤去せず残置する。
- 厚鋼電線管は溶融亜鉛メッキで無塗装のこと。
- 空配管(G28)とは、工事終了後に通信業者が、光ケーブルを敷設する配管のことをいう。
- 情報コンセント盤については、工事前、完了後に動作確認試験を行うこと。
- 体育館、技術科室2か所、B棟の任意の部屋4か所。
- 電線及びケーブルはエコ電線、エコケーブルを使用すること。

配線表2		
撤去	仮設	改修
放送 IV1.2×9(E19)	放送 HP1.2-3C×3(ころがし)	放送 HP1.2-3C×3(G22)
火報 IV1.2×22(E31)	火報 HP1.2-10P、HP1.2-2C(ころがし)	火報 HP1.2-10P、HP1.2-2C(G28)
防火戸 FP1.2-2C	防火戸 HP1.2-2C(ころがし)	防火戸 HP1.2-2C
FP1.2-3C(E31)	HP1.2-3C(ころがし)	HP1.2-3C(G28)
IV1.2×3	AE1.2-3C(ころがし)	AE1.2-3C
格技室へ		
火報 HP1.2-10P(E31)	火報 HP1.2-10P(ころがし)	火報 HP1.2-10P(G28)
放送 HP1.2-3C(E19)	放送 HP1.2-3C(ころがし)	放送 HP1.2-3C(G22)
インターホン AE1.2-4C(E19)	インターホン AE1.2-4C(ころがし)	インターホン AE1.2-4C(G22)
特別教室用 AE1.2-2C(同一配管)	特別教室用 AE1.2-2C(ころがし)	特別教室用 AE1.2-2C(同一配管)

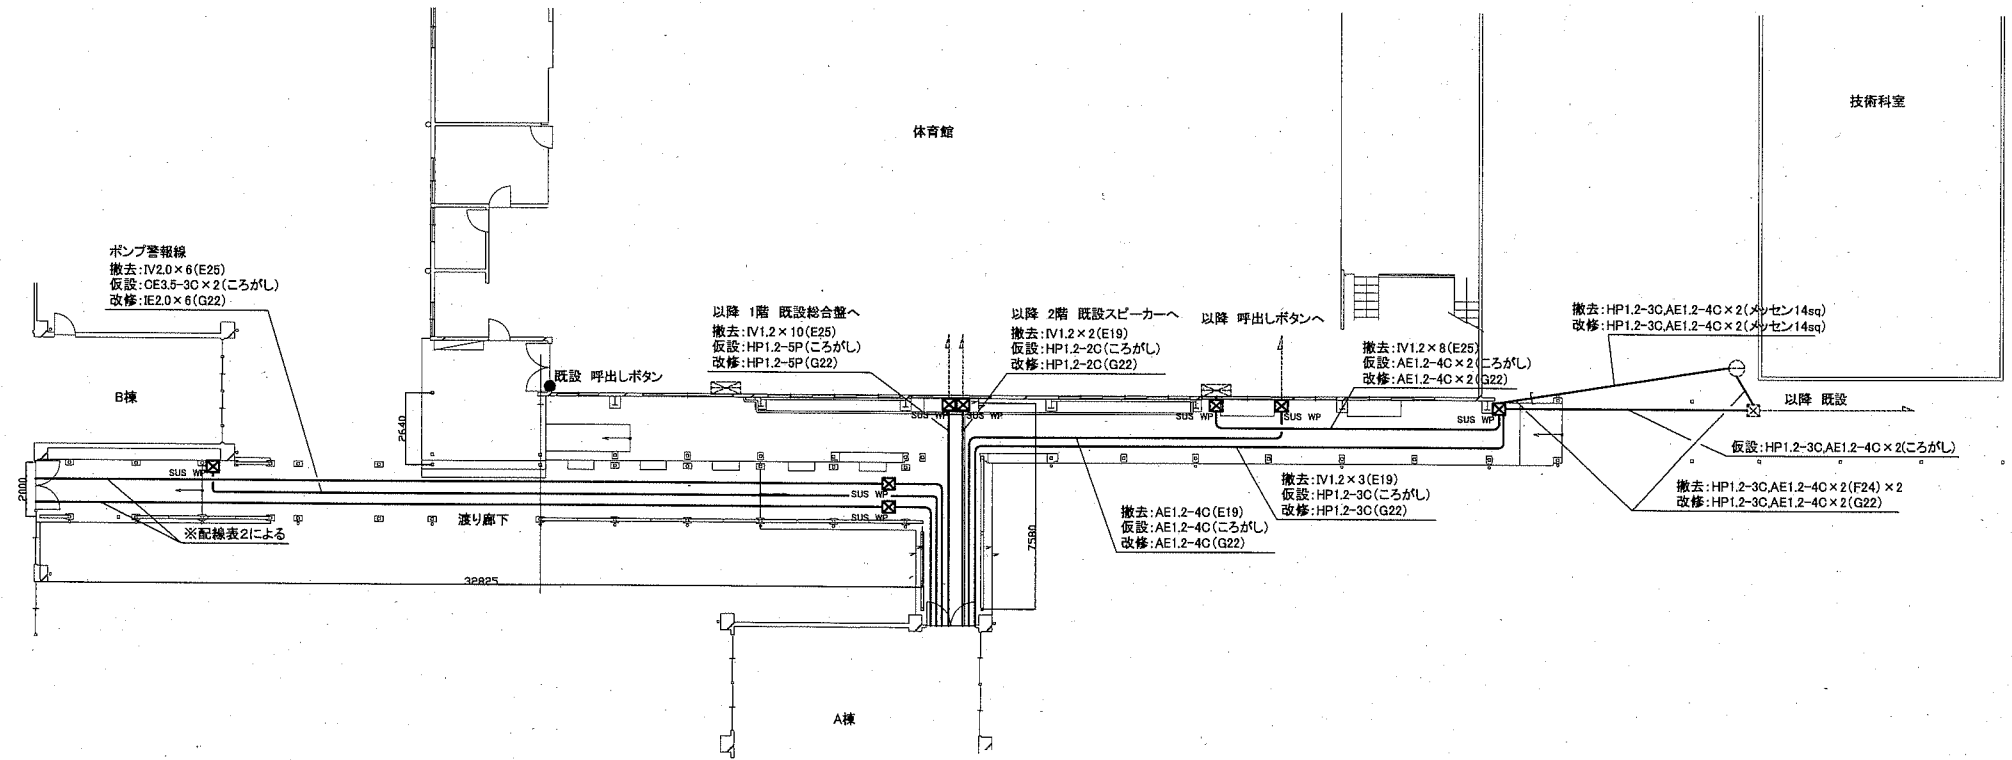

渡り廊下 火報・非常放送・警報 改修図 1:200

工事名	市立武山中学校渡り廊下改修電気設備工事			設計者資格氏名	級建築士登録第 号			課長	主査等	担当者	横須賀市 都市部 公共建築課
図面名称	情報設備・火報・非常放送・警報設備 改修図	図番	3/3	縮尺	1:200 (A2)	作図	令和元年 10月 日	