
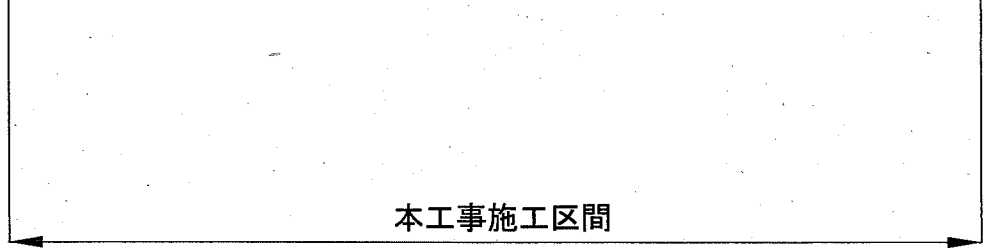


位置図 S=1/2,500

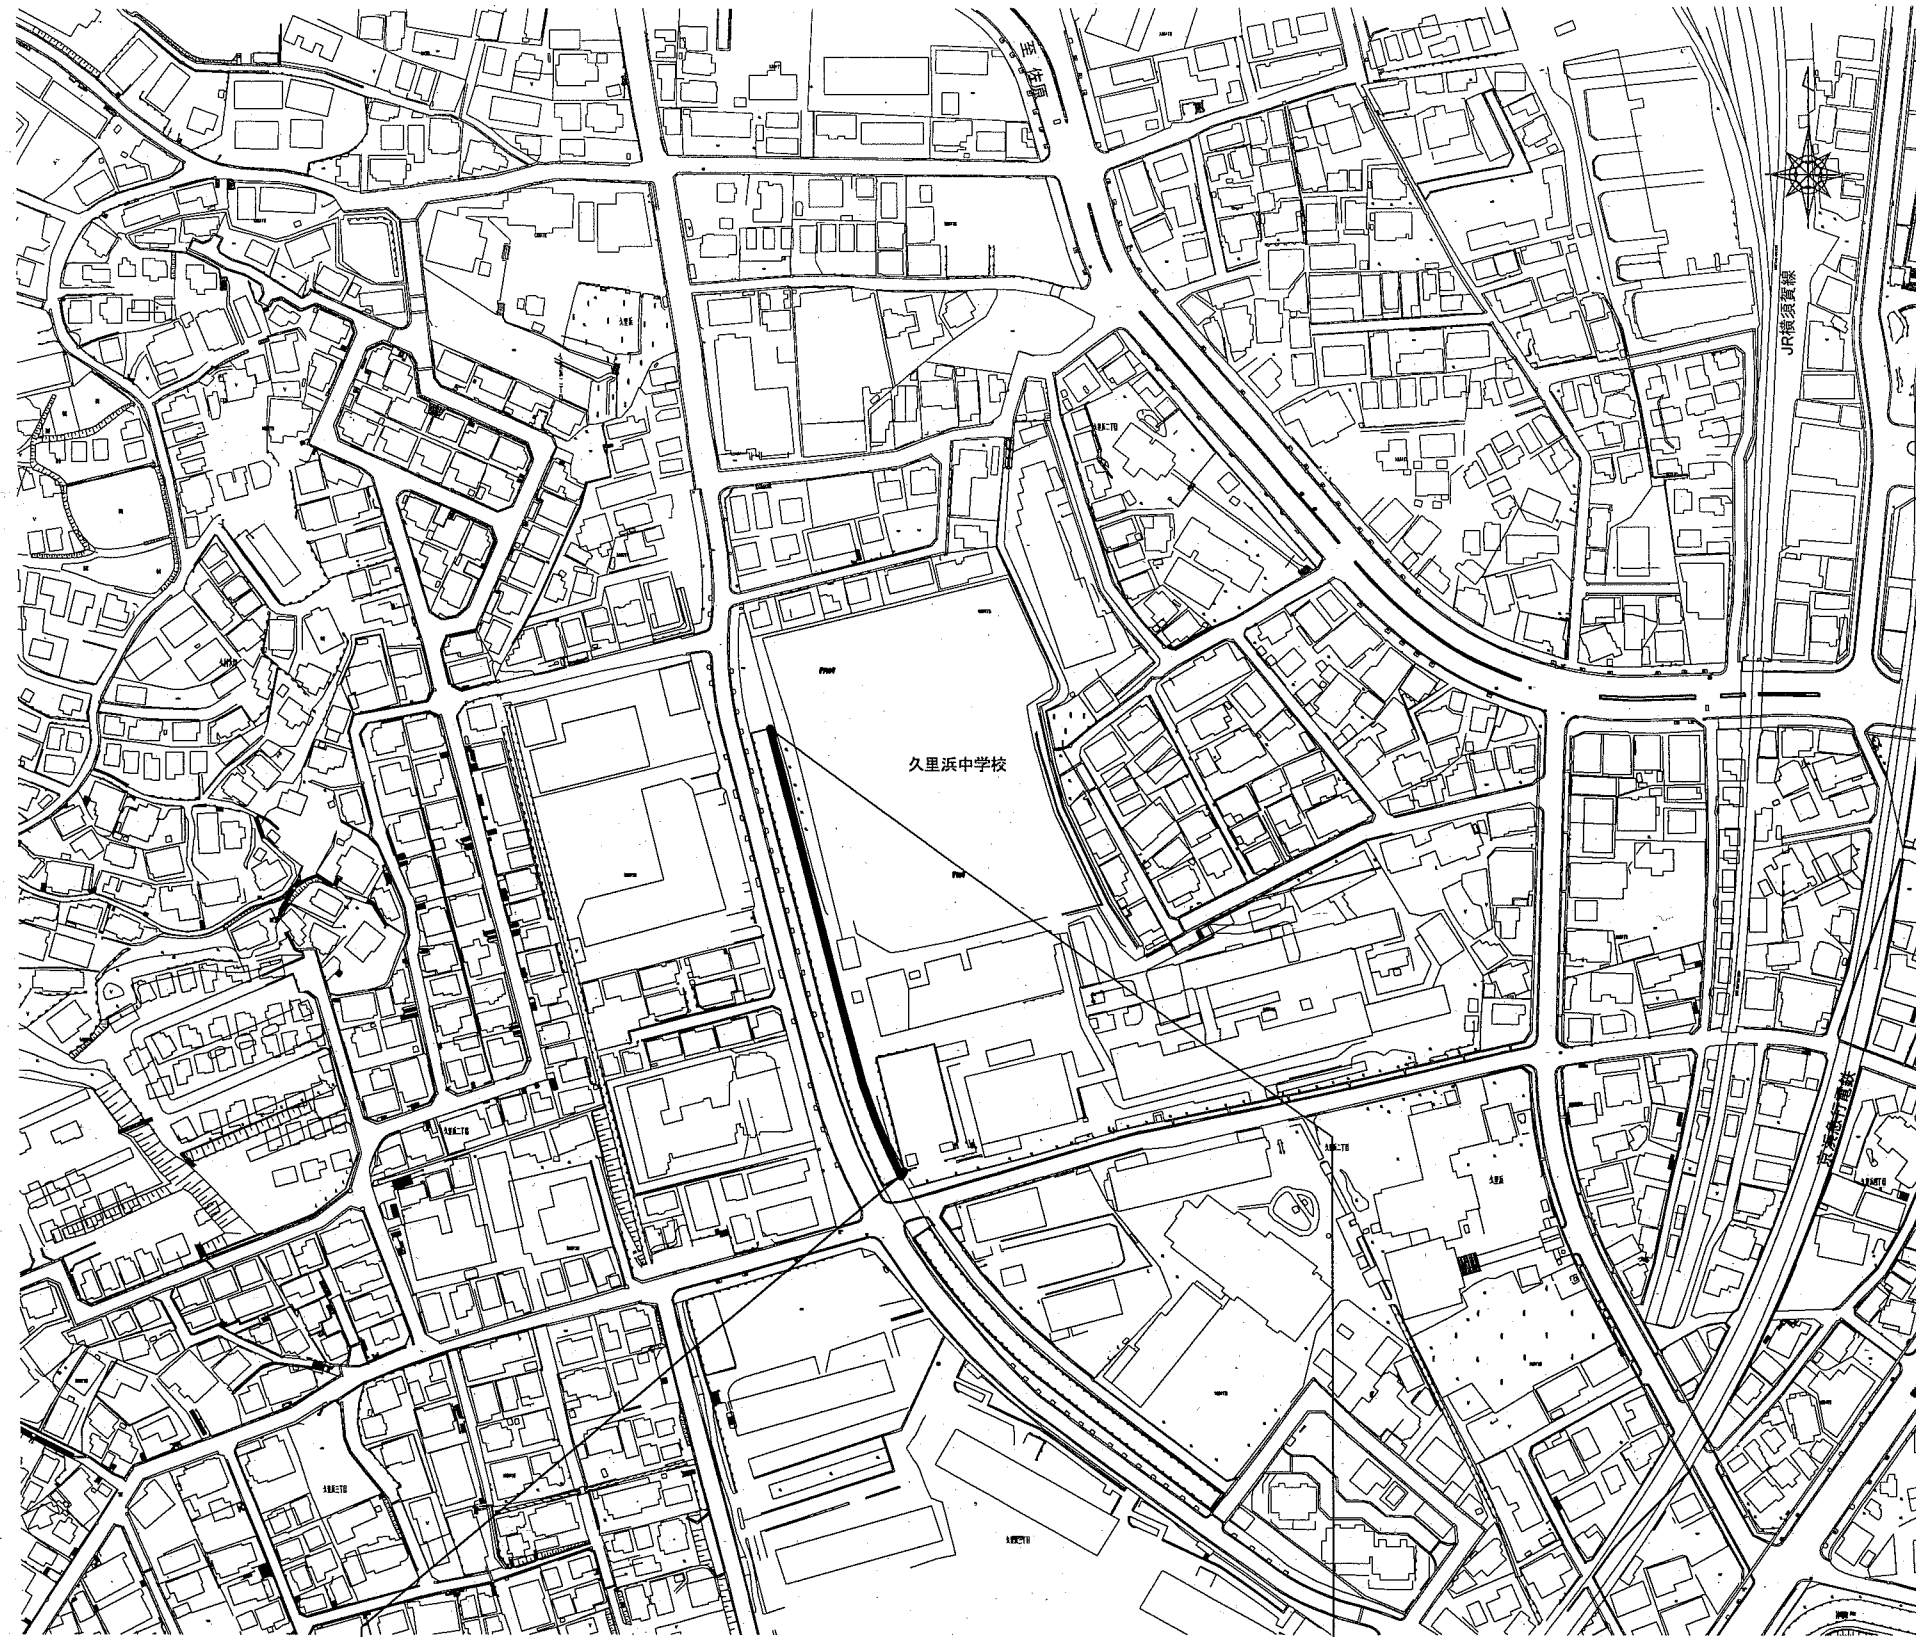

本工事施工区間

工事場所:横須賀市久里浜2丁目11番地先


横須賀市上下水道局

図名	9工区久里浜第1排水区立入防止柵更新工事		
種別	位置図		
縮尺	1:2,500	図番	1 / 3
製作年	令和元年12月 日		
課長	係長	担当者	設計者

平面図 S=1/1,000




断面図 S=1/60

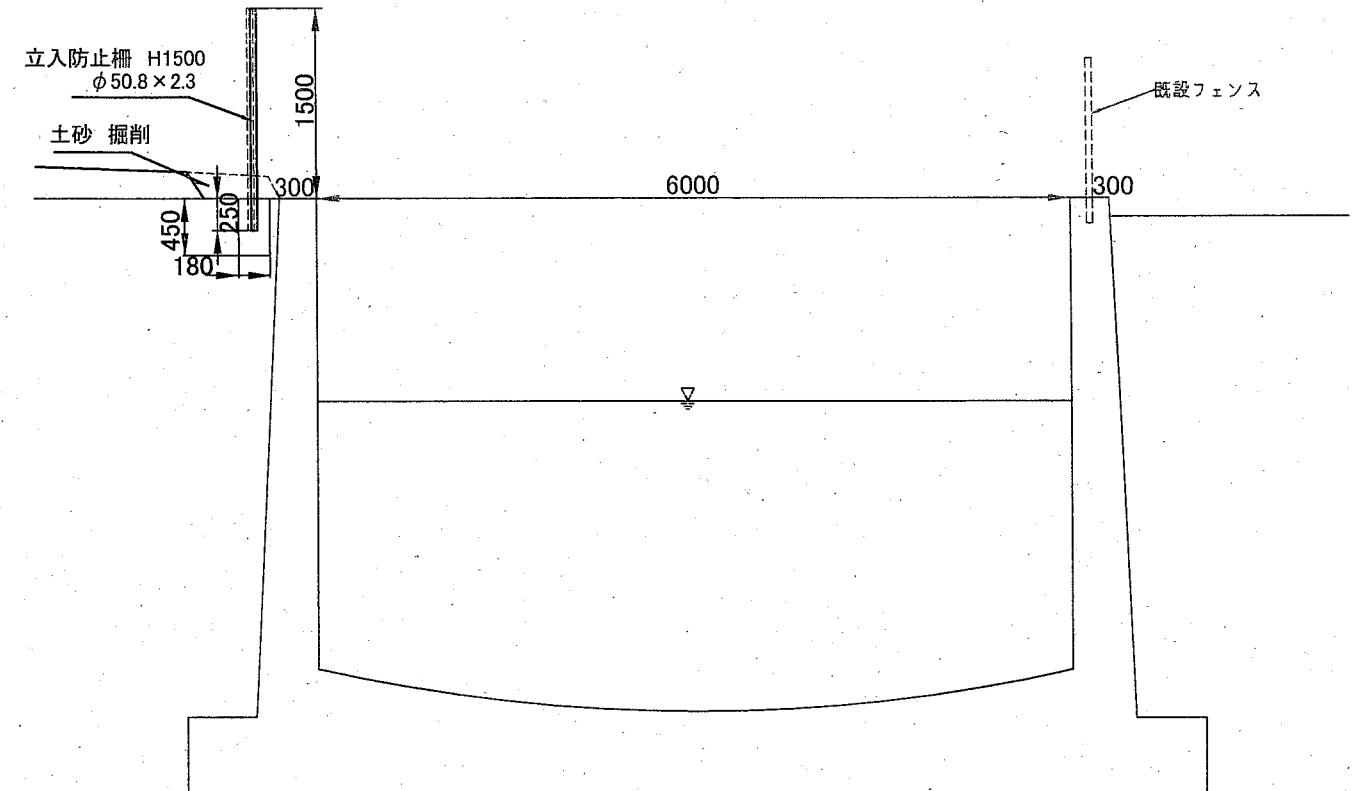


横須賀市上下水道局

図名	9工区久里浜第1排水区立入防止柵更新工事		
種別	平面図・断面図		
縮尺	図示	図番	面号 2 / 3
製作年	令和元年 12月 日		
課長	係長	担当者	設計者


立入防止柵構造図 S=1/20

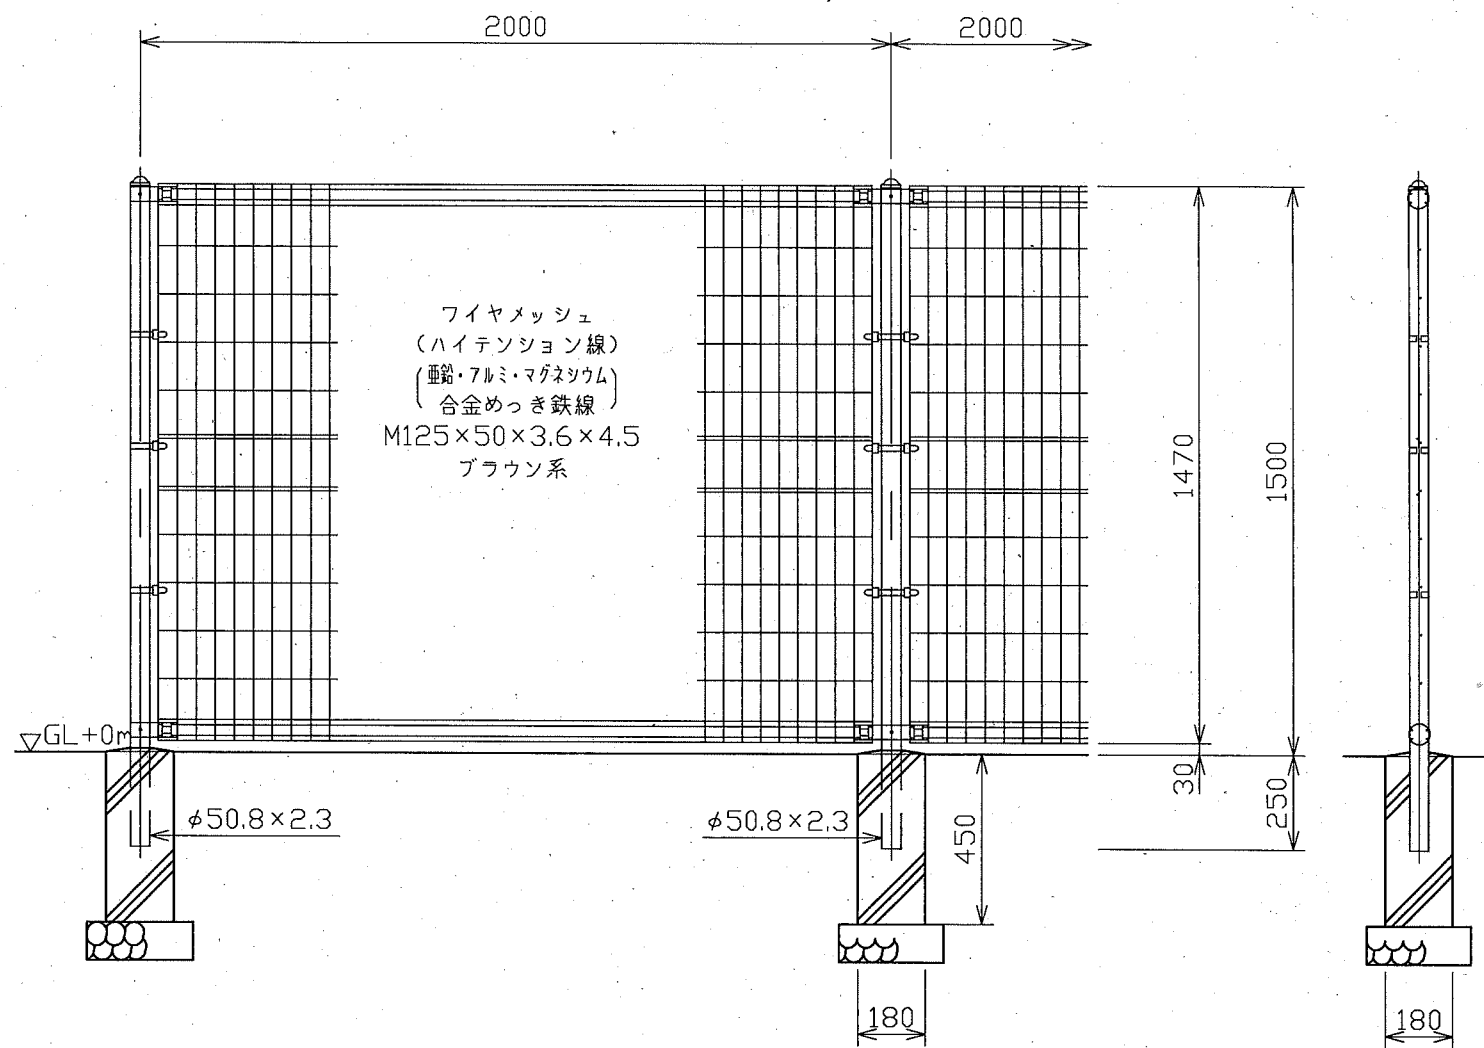

片開門扉構造図 S=1/20

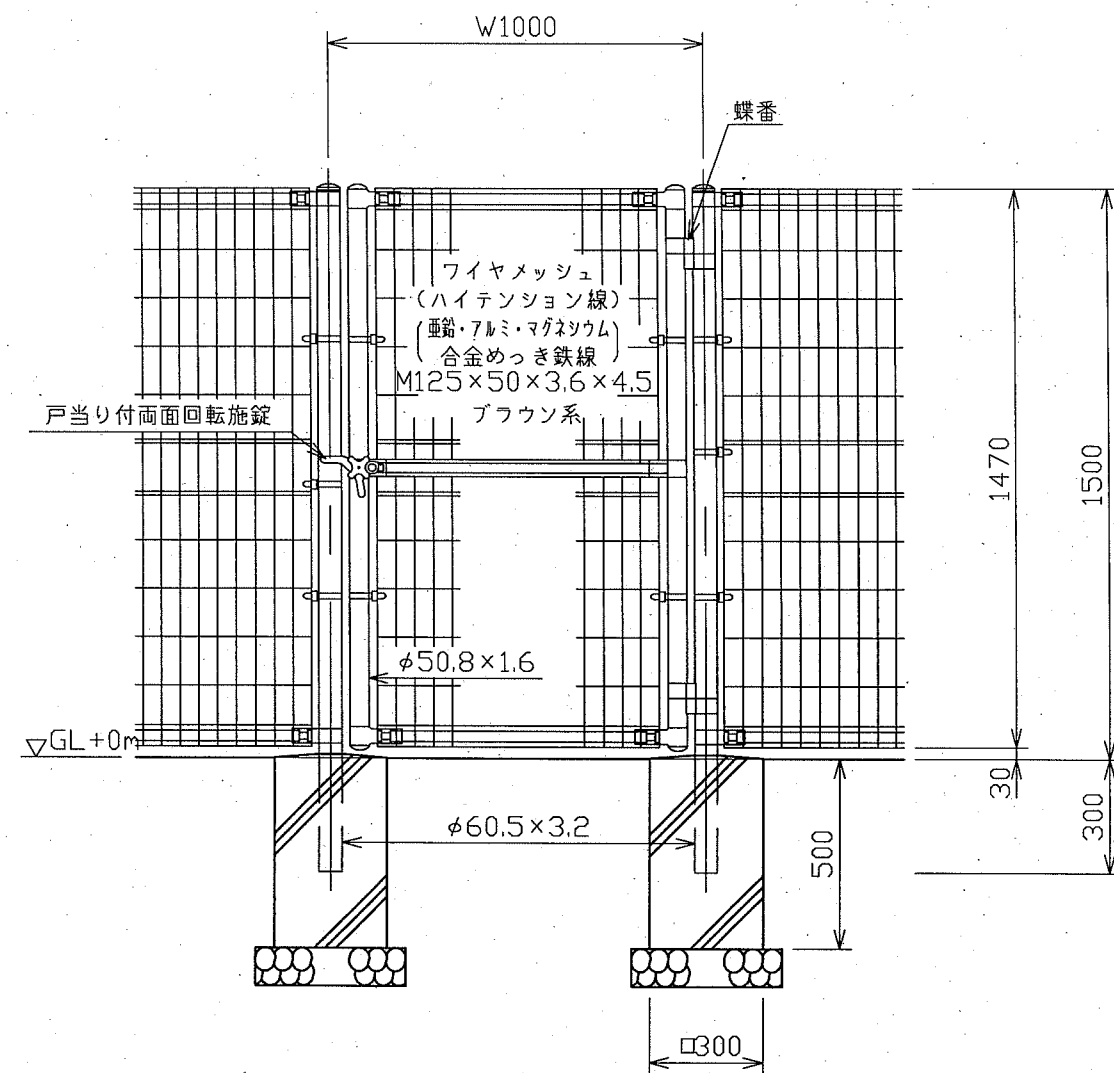

門柱・扉枠位置関係図 S=1/5

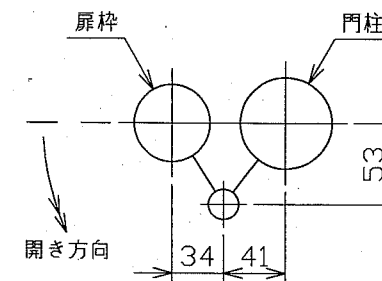

(参考図)

横須賀市上下水道局				
図名	面称	9工区久里浜第1排水区立入防止柵更新工事		
種別	構造図			
縮尺	図示	図番	面号	3/3
製年	作月	令和元年 12月 日		
課長	係長	担当者	設計者	