


全体平面図 S=1/200

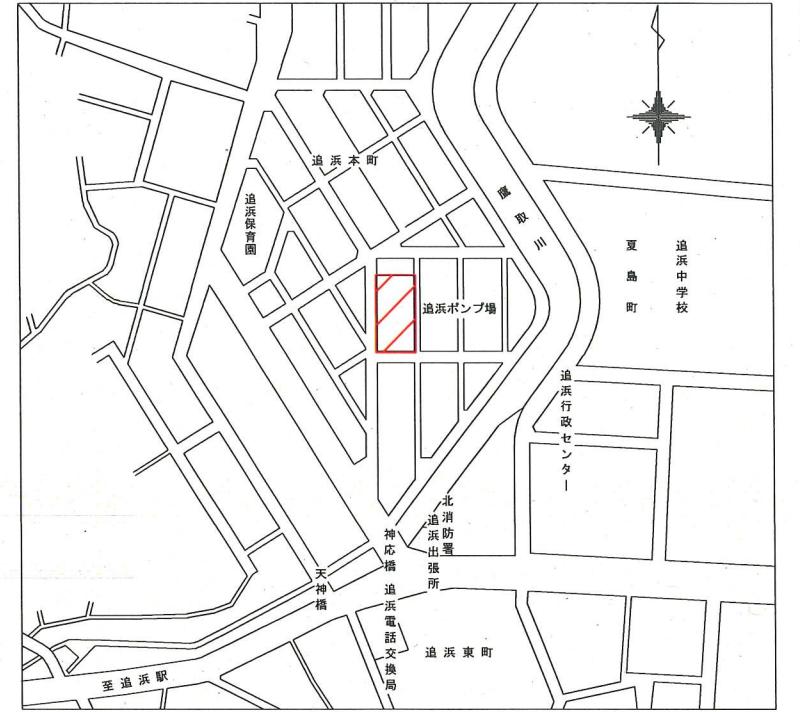

案内図 S=N.S

■着色部は今回施工場所を示す


横須賀市上下水道局

工名	追浜ポンプ場 雨水ポンプ設備更新工事		
図名	全体平面図・案内図		
縮尺	1/200, N.S	図番	1/9
製年	令和 2 年 5 月		
課長	係長	担当者	設計者








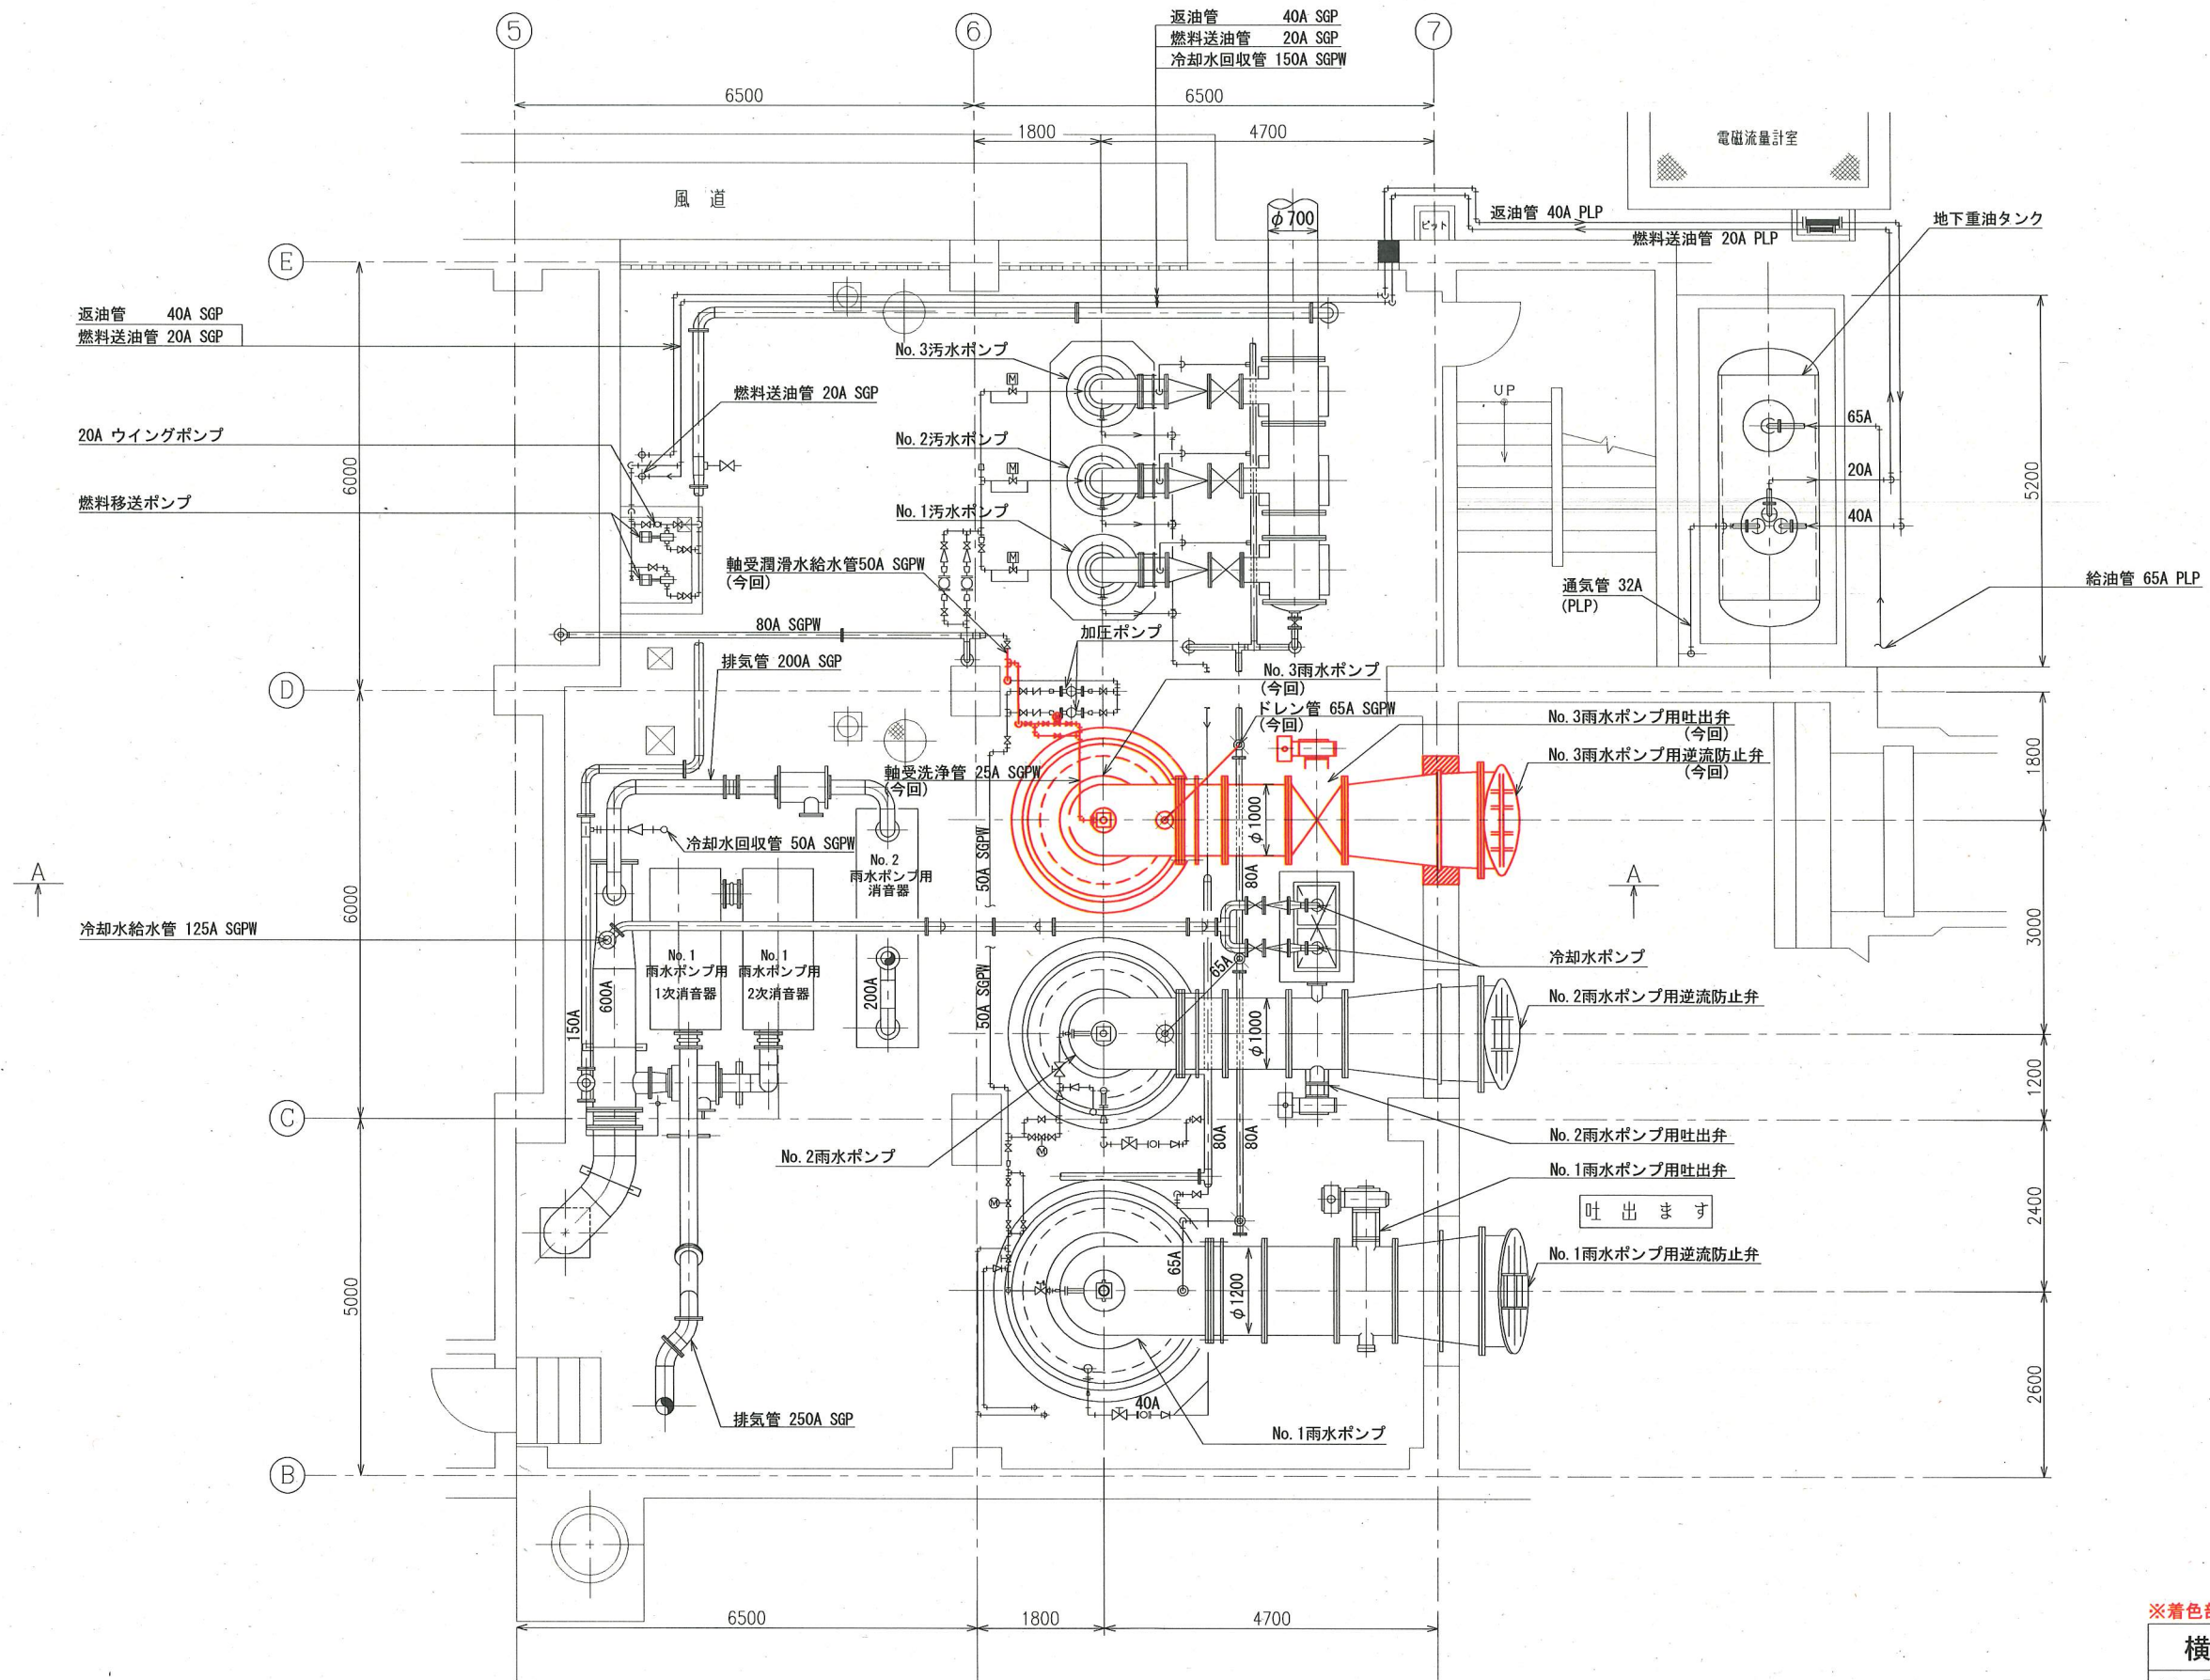

地下1階平面図 (S=1/50)

※着色部は今回工事を示す

横須賀市上下水道局			
工事名	追浜ポンプ場 雨水ポンプ設備更新工事		
図名	地下1階平面図(更新)		
縮尺	1/50	図番	3/9
製年	令和2年5月		
課長	係長	担当者	設計者

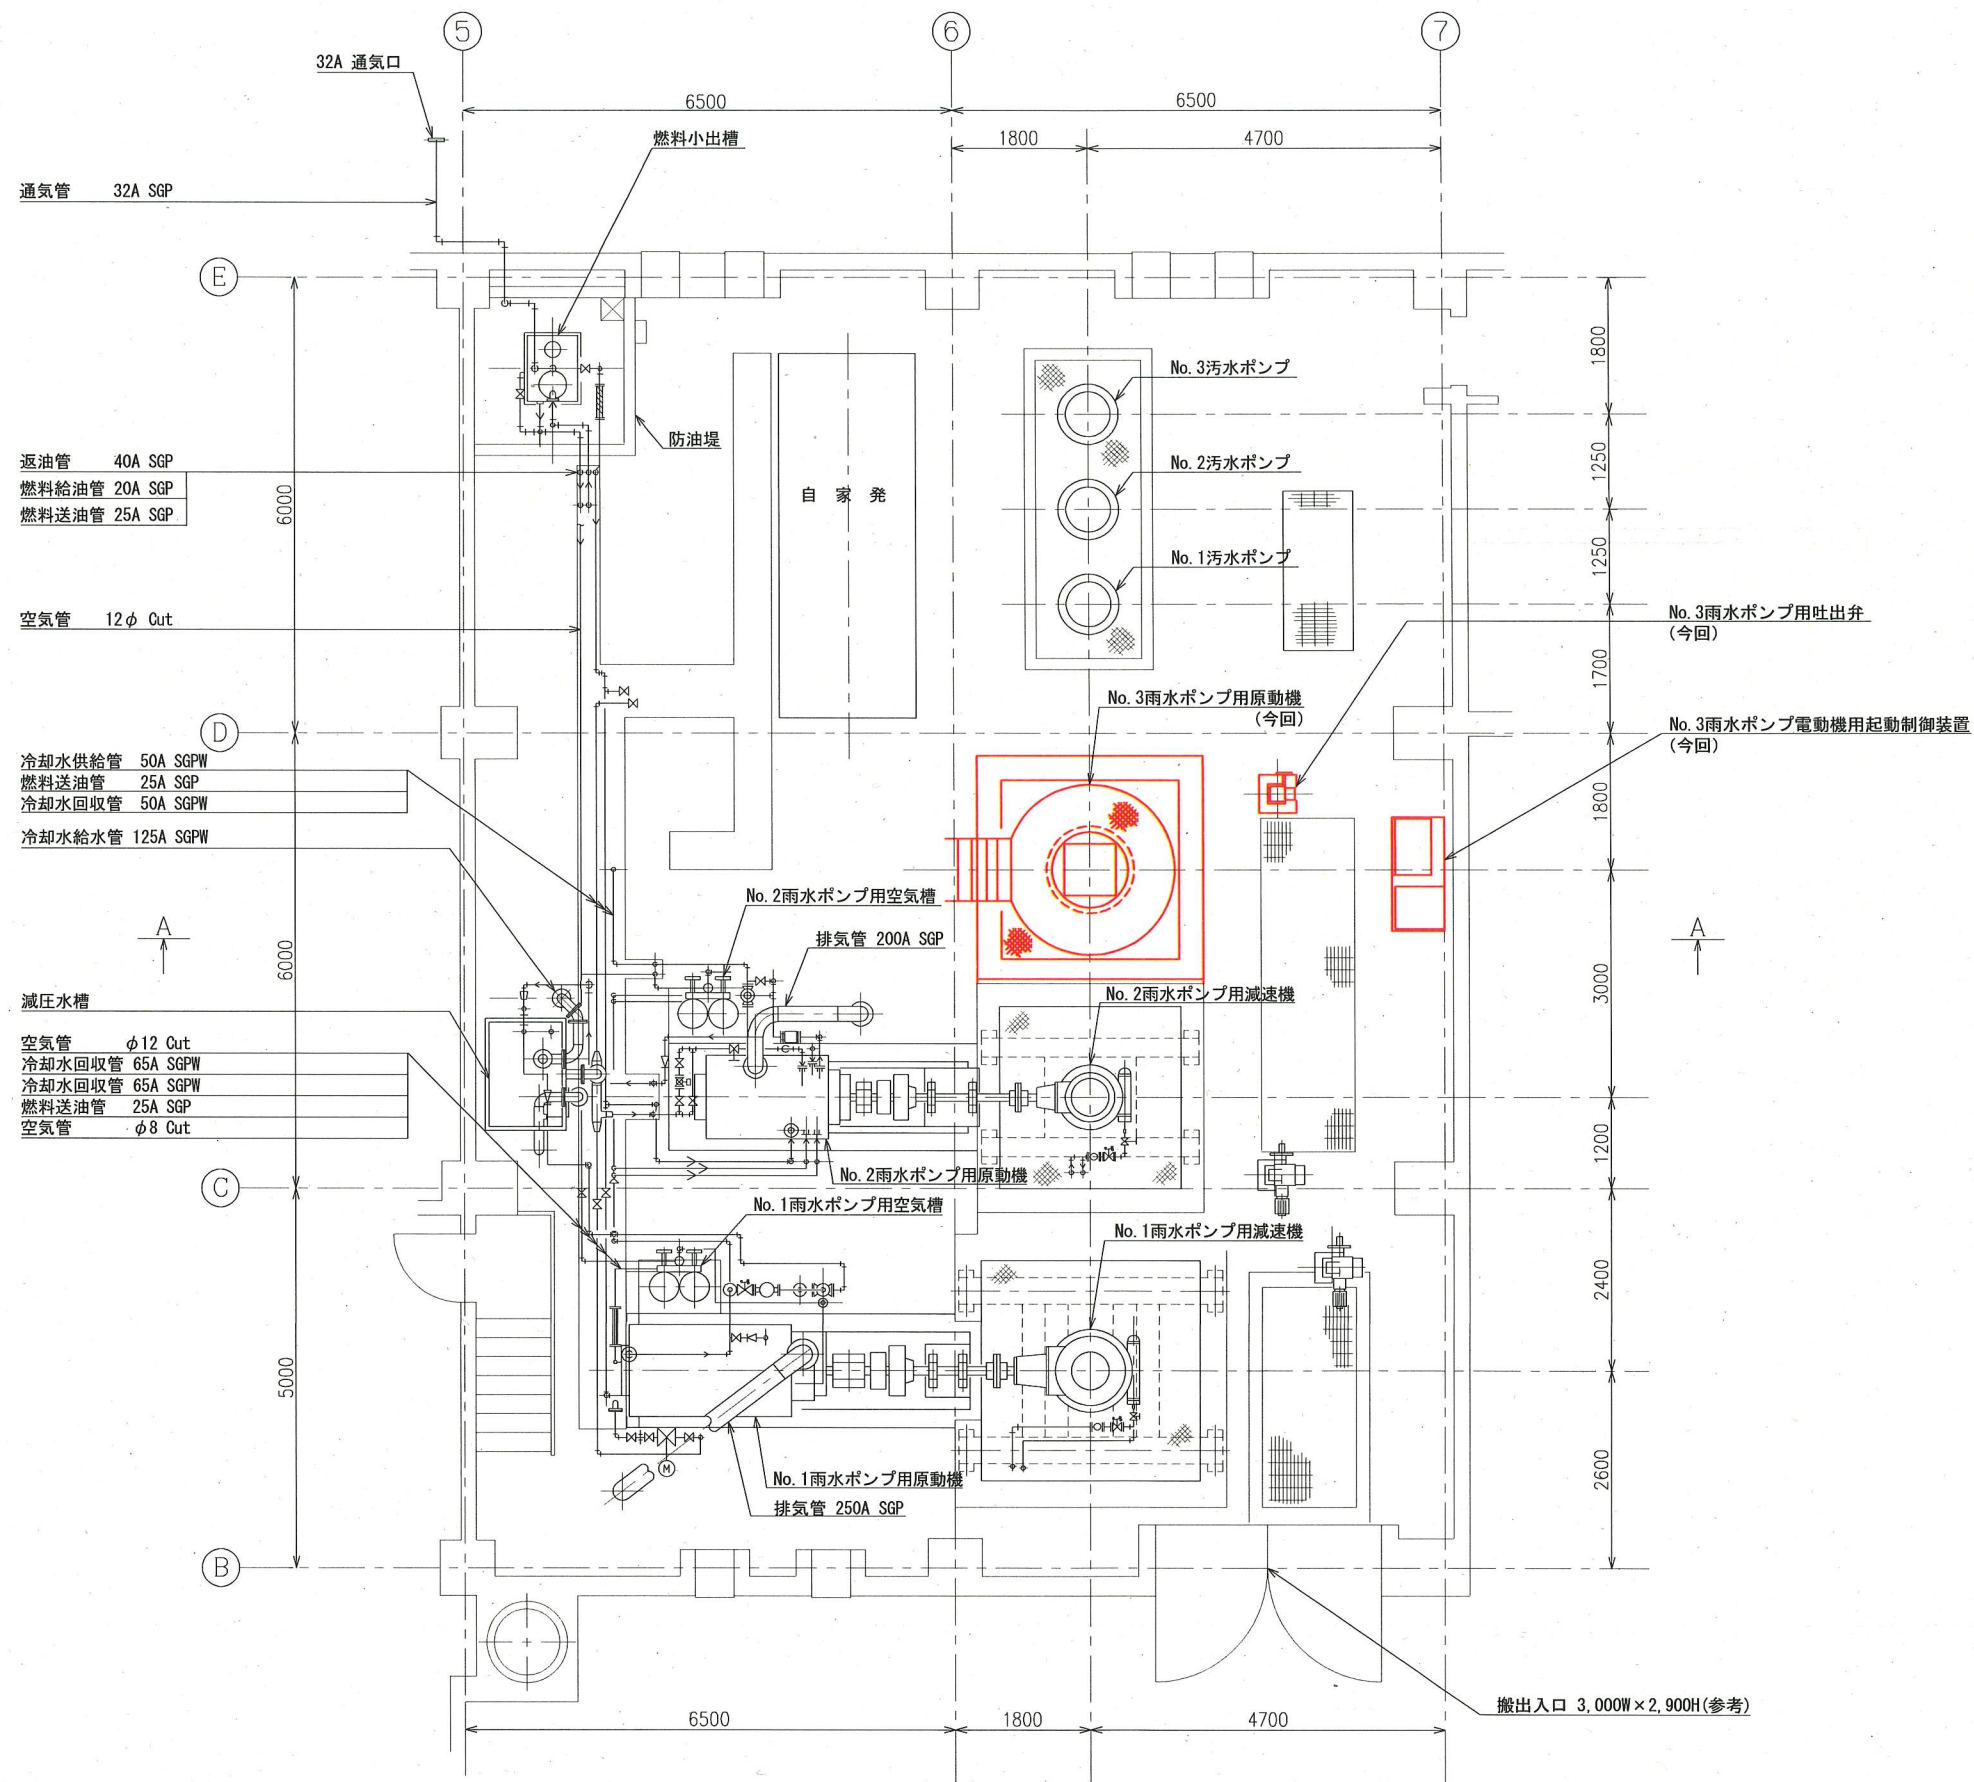


1階平面図 (S=1/50)

※着色部は今回工事を示す

横須賀市上下水道局				
工名	事	追浜ポンプ場 雨水ポンプ設備更新工事		
図名	面	1階平面図(更新)		
縮尺	1/50	図番	4/9	
製作年	令和2年5月			
課長	係長	担当者	設計者	



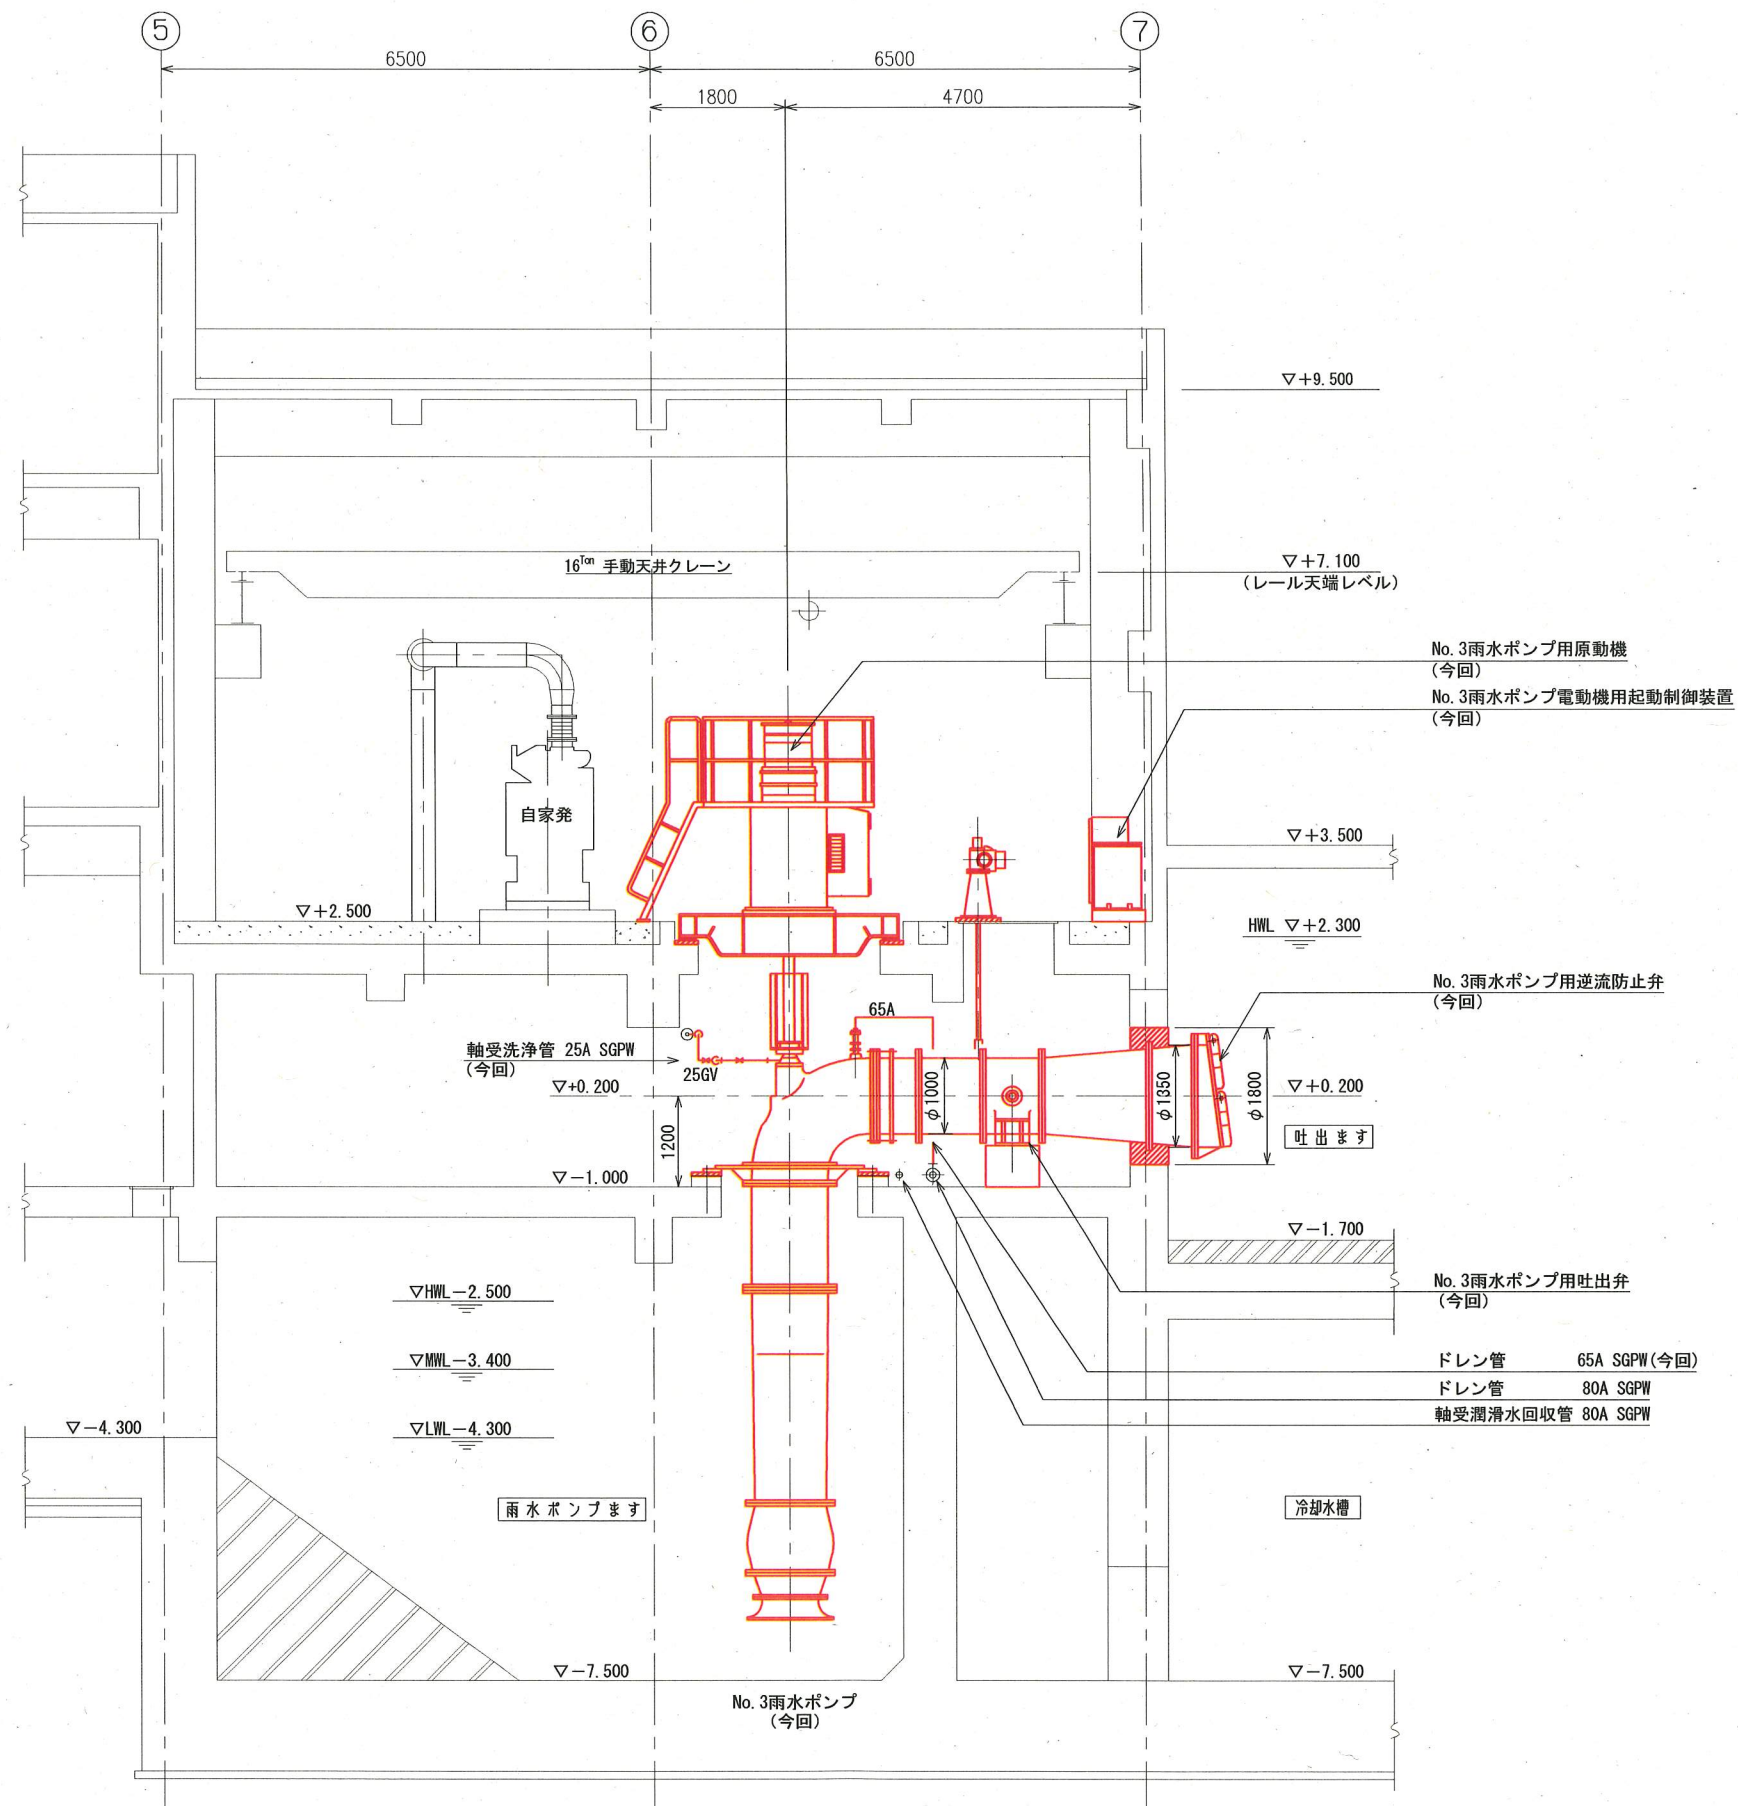

A-A断面図 (S=1/50)


※着色部は今回工事を示す

横須賀市上下水道局				
工事名称	追浜ポンプ場 雨水ポンプ設備更新工事			
図名	A-A断面図(更新)			
縮尺	1/50	図番	5/9	
製年	令和2年5月			
課長	係長	担当者	設計者	







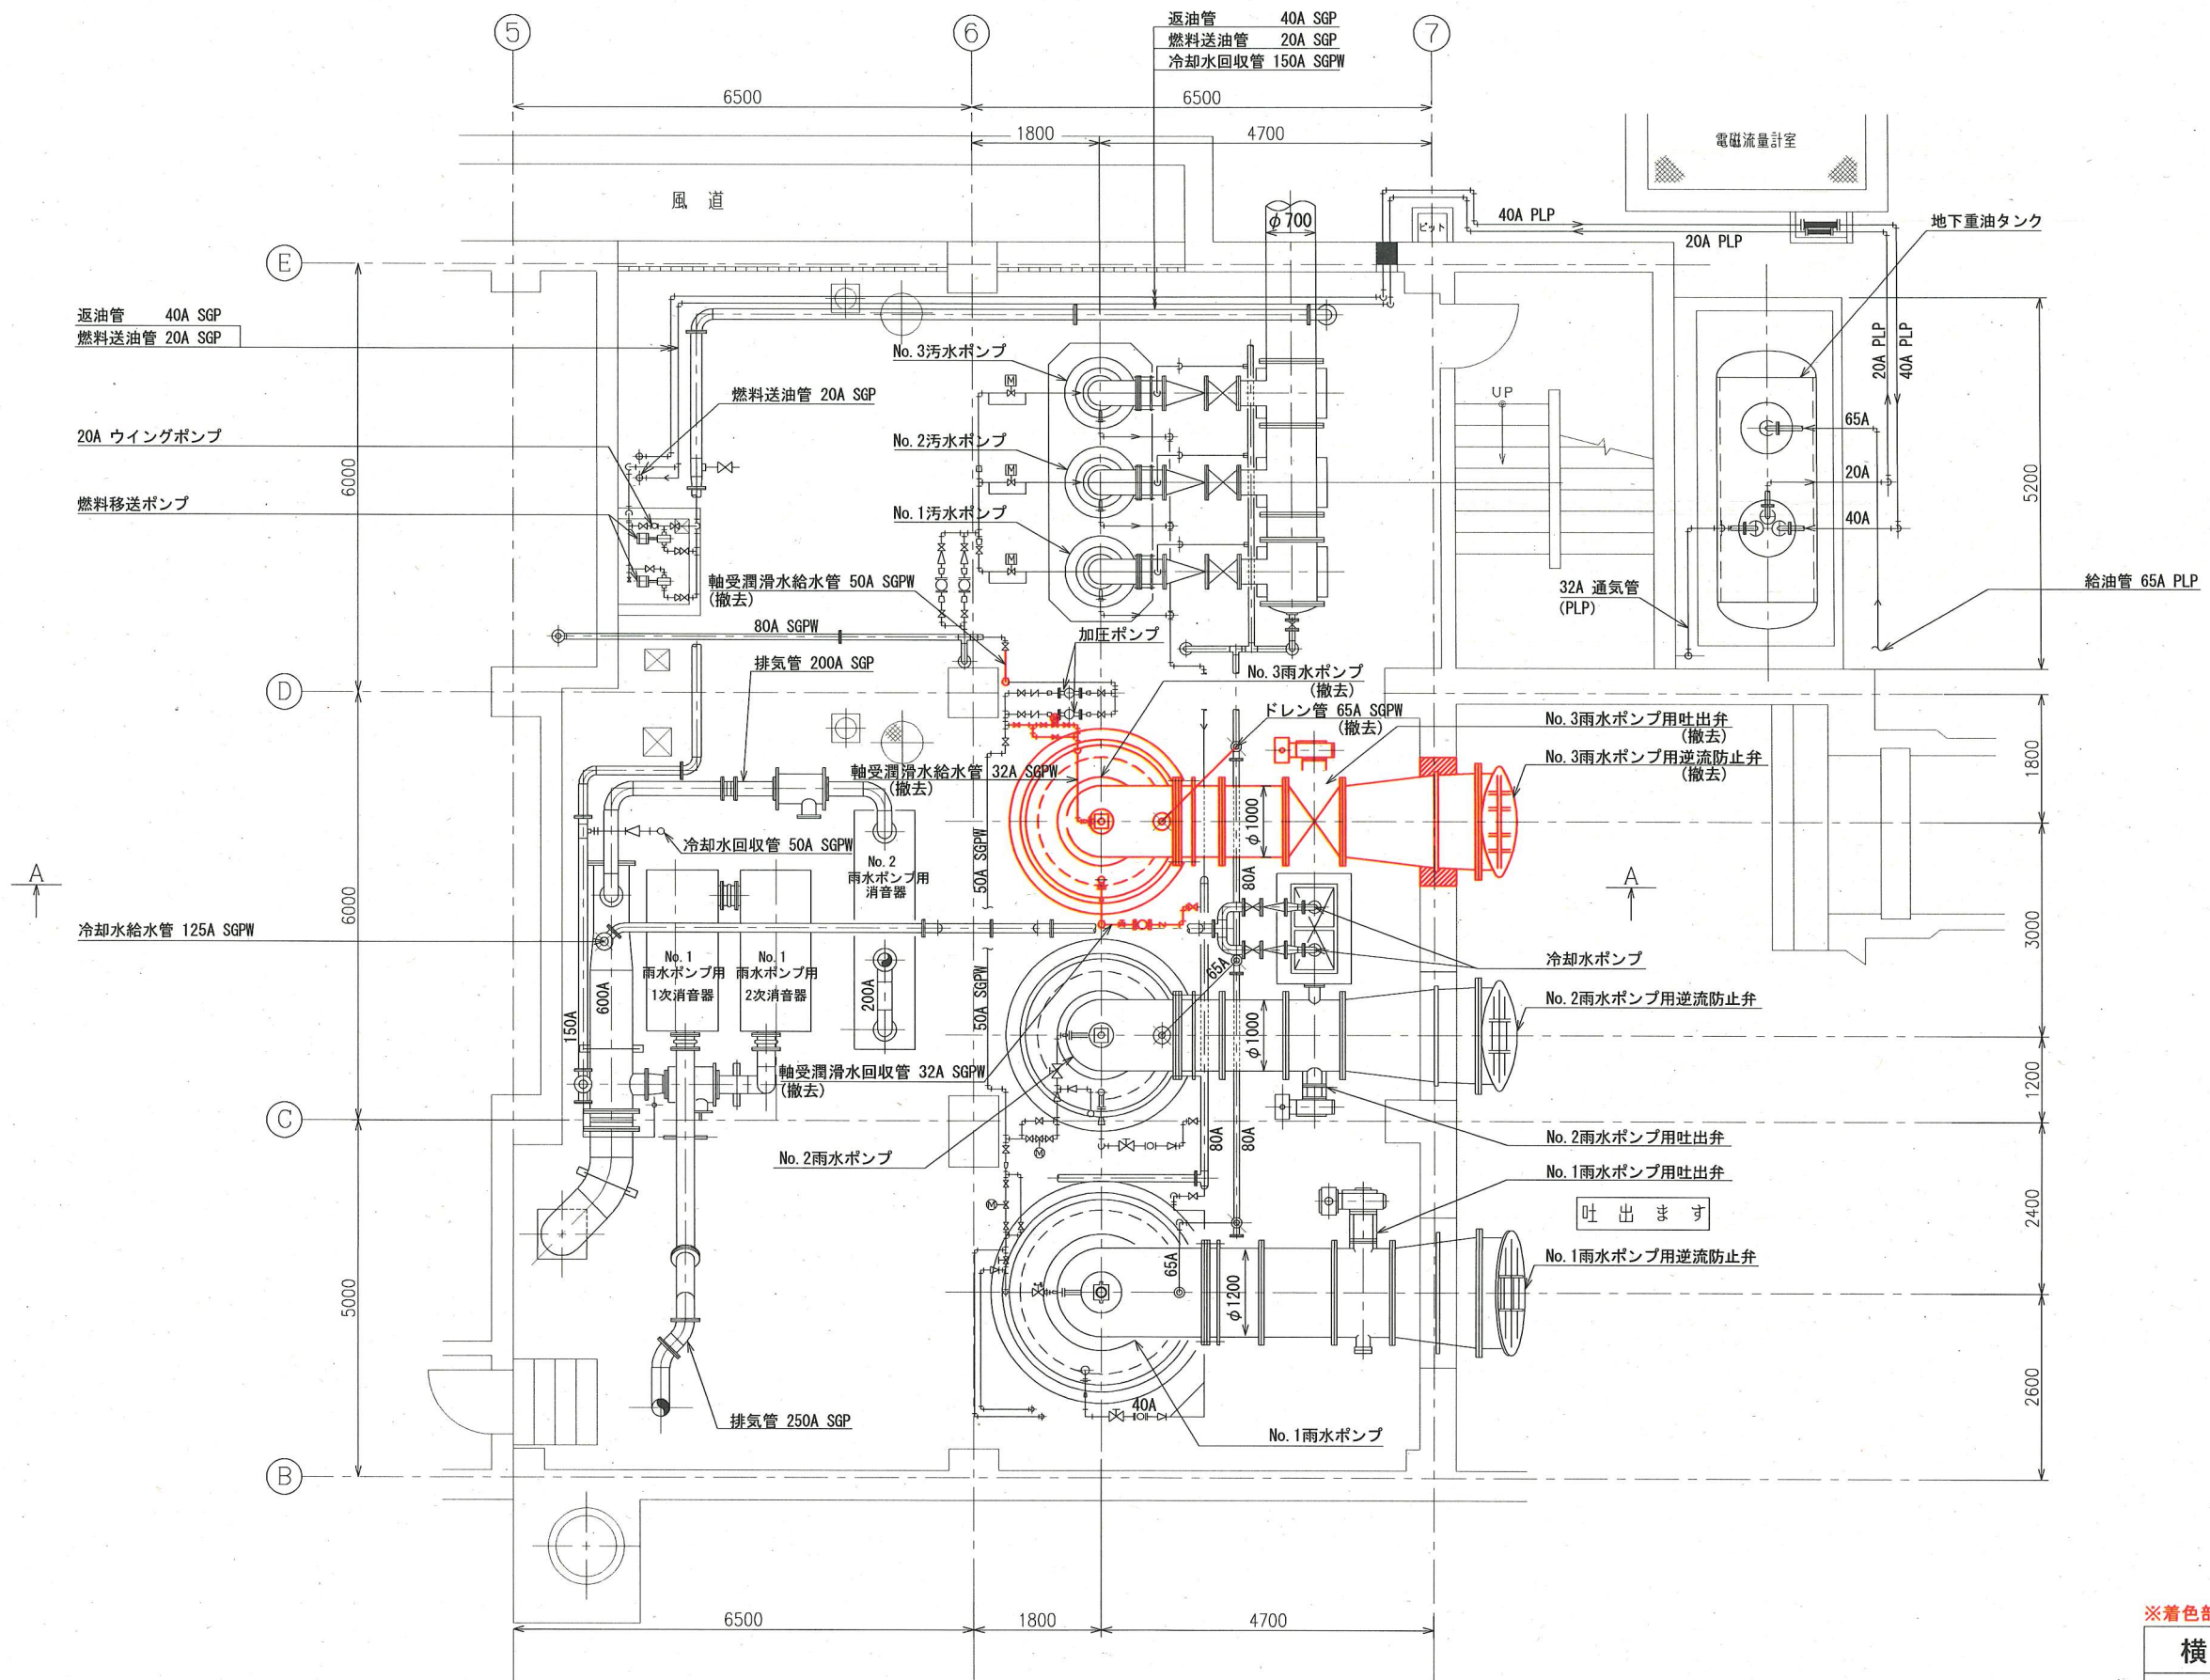


地下1階平面図 (S=1/50)

※着色部は今回工事を示す

横須賀市上下水道局			
工名	追浜ポンプ場 雨水ポンプ設備更新工事		
図名	地下1階平面図(撤去)		
縮尺	1/50	図番	7/9
製作年	令和2年5月		
課長	係長	担当者	設計者



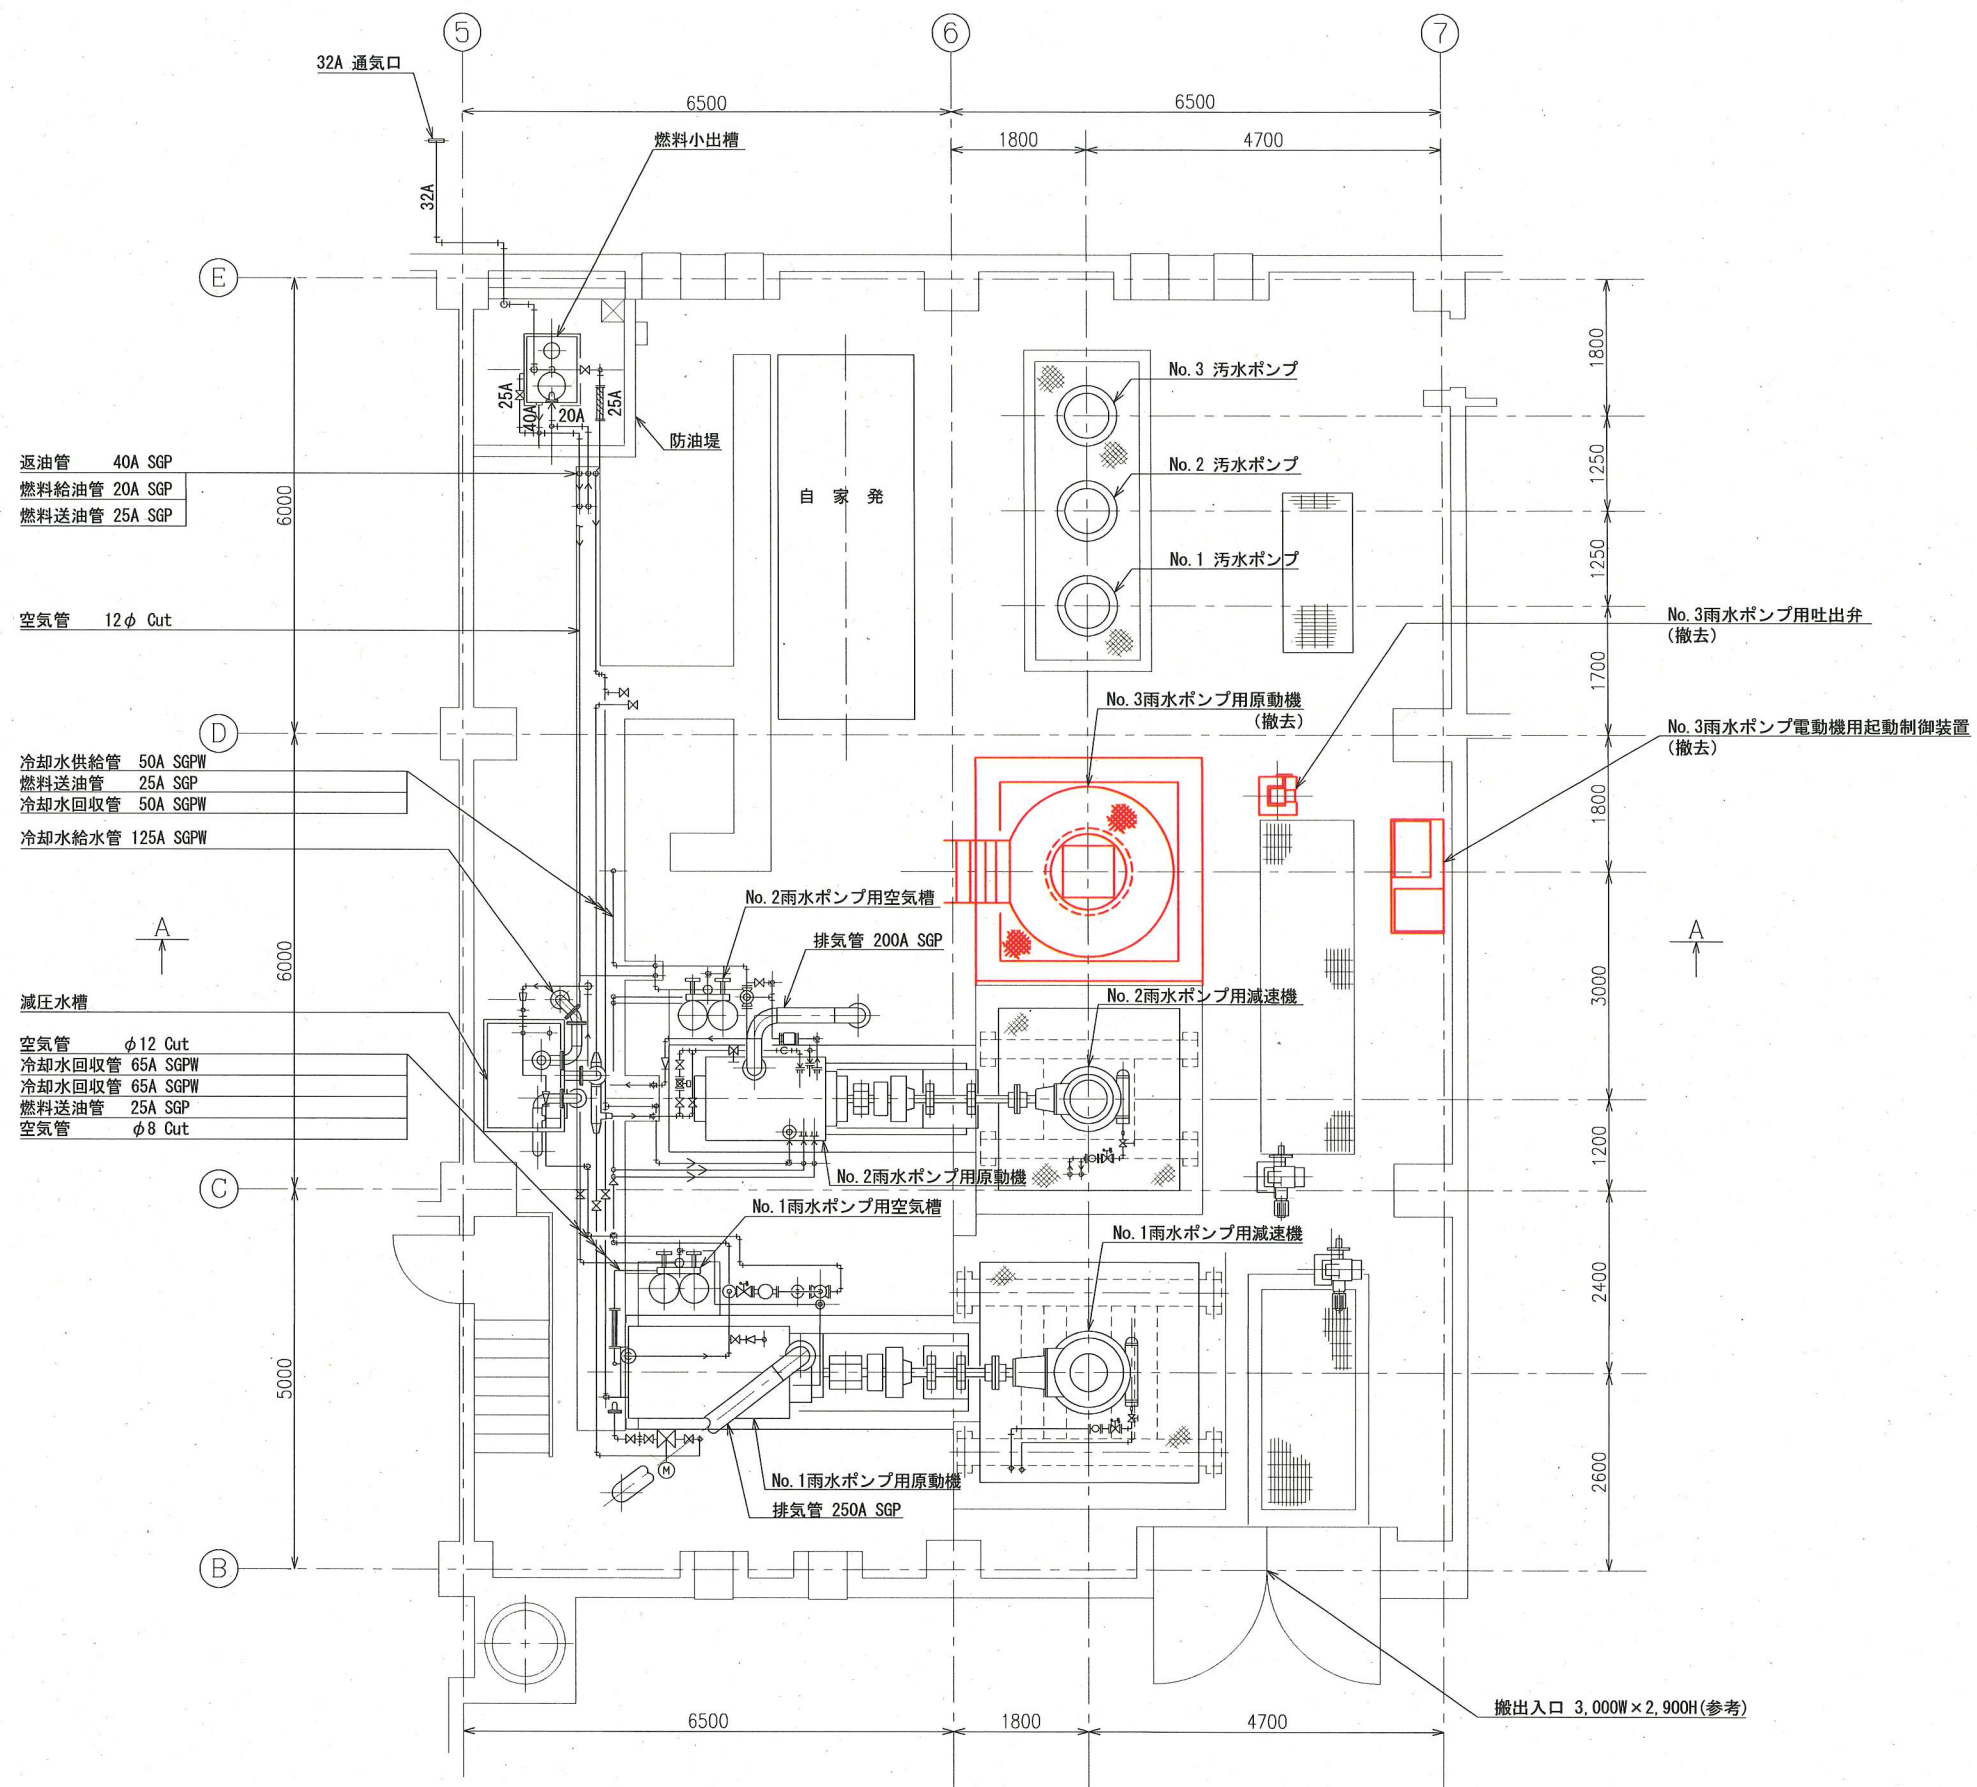


1階平面図 (S=1/50)

※着色部は今回工事を示す

横須賀市上下水道局			
工 事 名	追浜ポンプ場 雨水ポンプ設備更新工事		
図 名	1階平面図(撤去)		
縮 尺	1/50	図 号	8/9
製 年	令和 2 年 5 月		
課 長	係 長	担 当 者	設 計 者



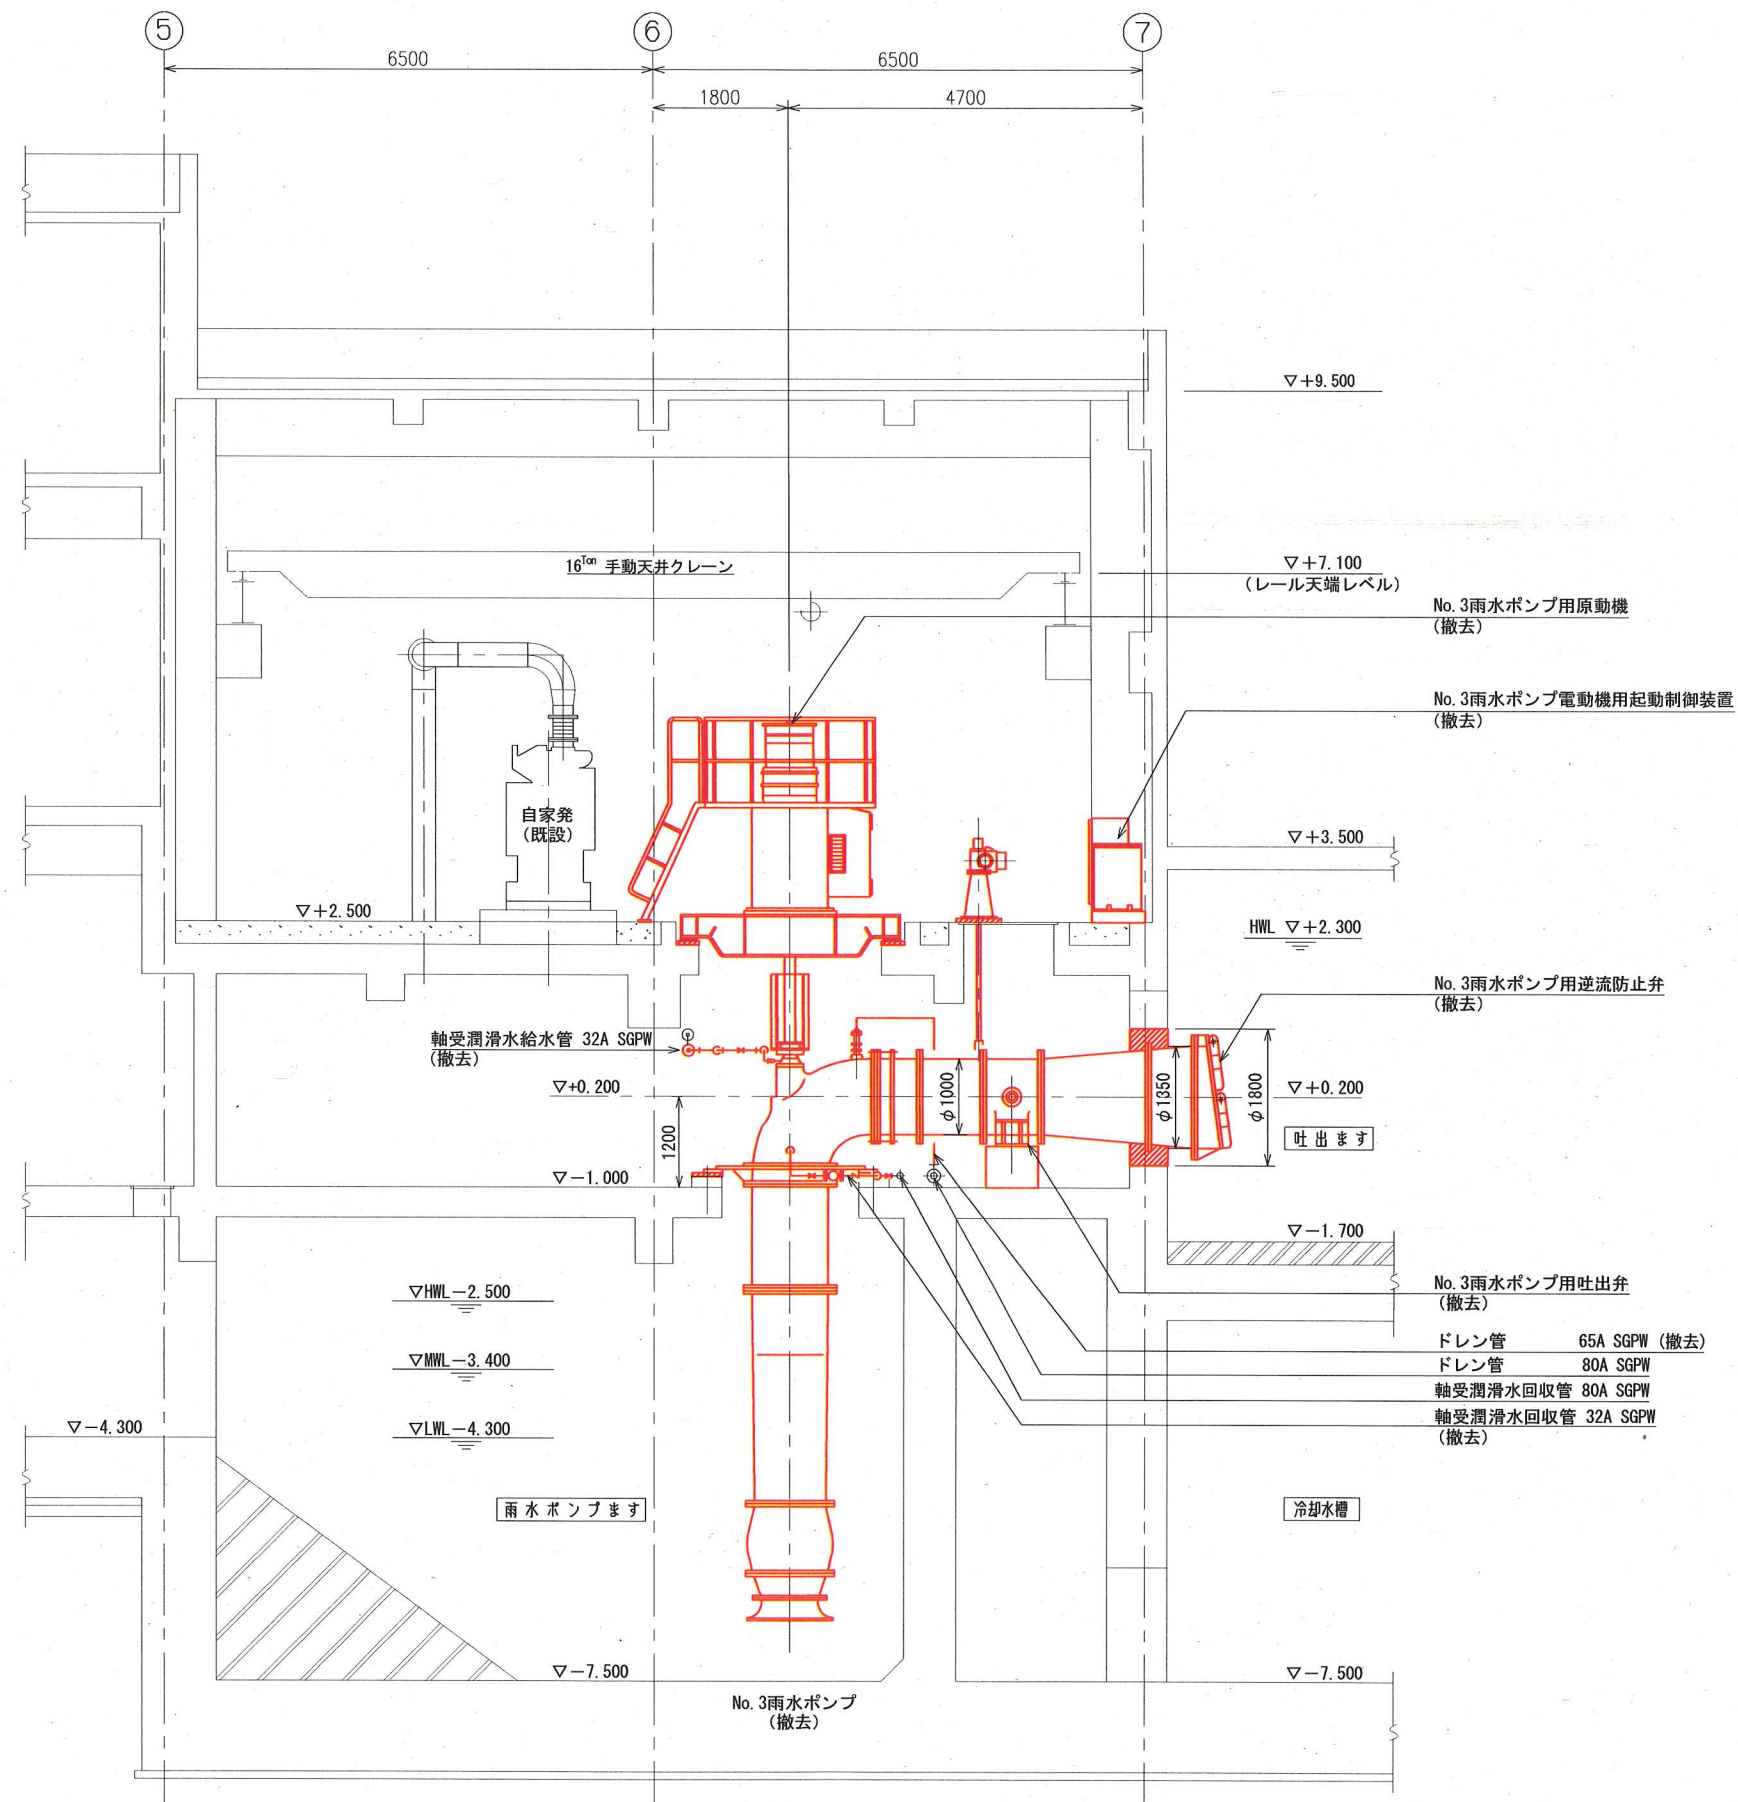

A-A断面図 (S=1/50)

※着色部は今回工事を示す

横須賀市上下水道局			
工名	事	追浜ポンプ場 雨水ポンプ設備更新工事	
図名	面	A-A断面図 (撤去)	
縮尺	1/50	図番	9/9
製年	作月	令和 2 年 5 月	
課長	係長	担当者	設計者