




案内図

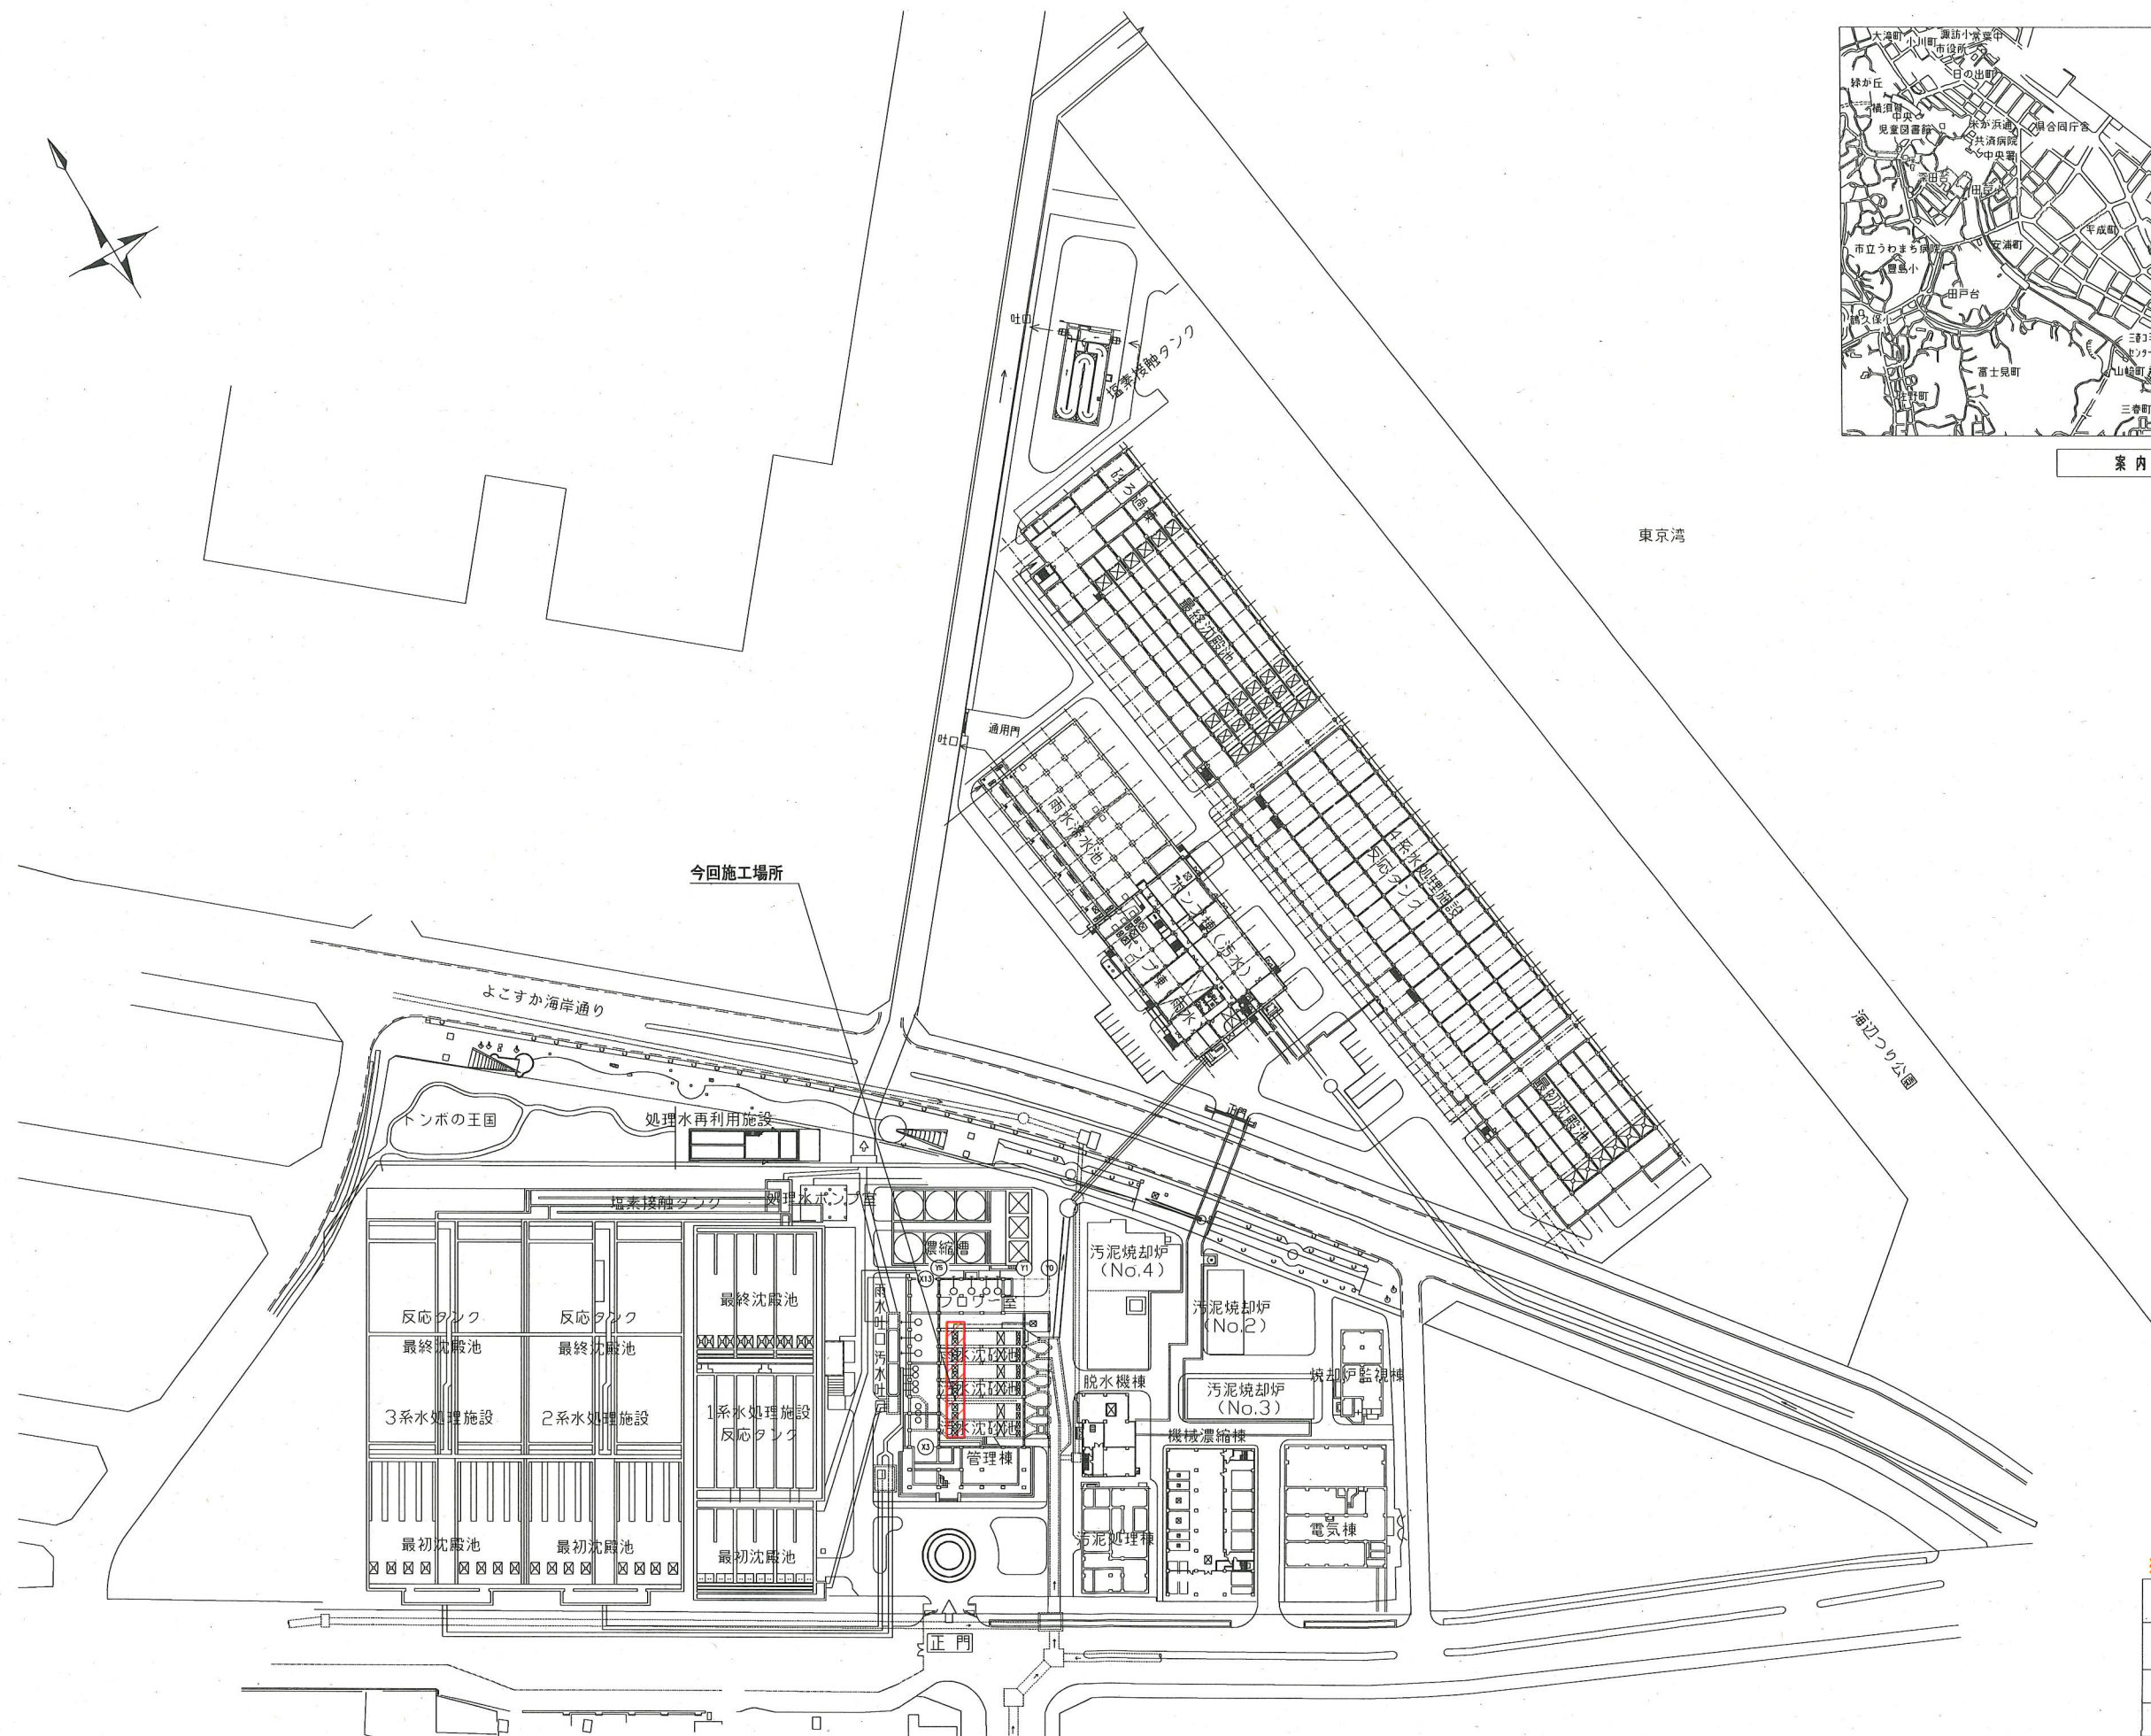


全体平面図 (S=1/1000)

※着色部は今回施工場所を示す。

横須賀市上下水道局				
工事名称	下町浄化センター 沈砂池機械設備更新工事			
図面名称	全体平面図、案内図			
縮尺	1/1000	図面番号	1/5	
製作年	令和2年6月			
課長	係長	担当者	設計者	



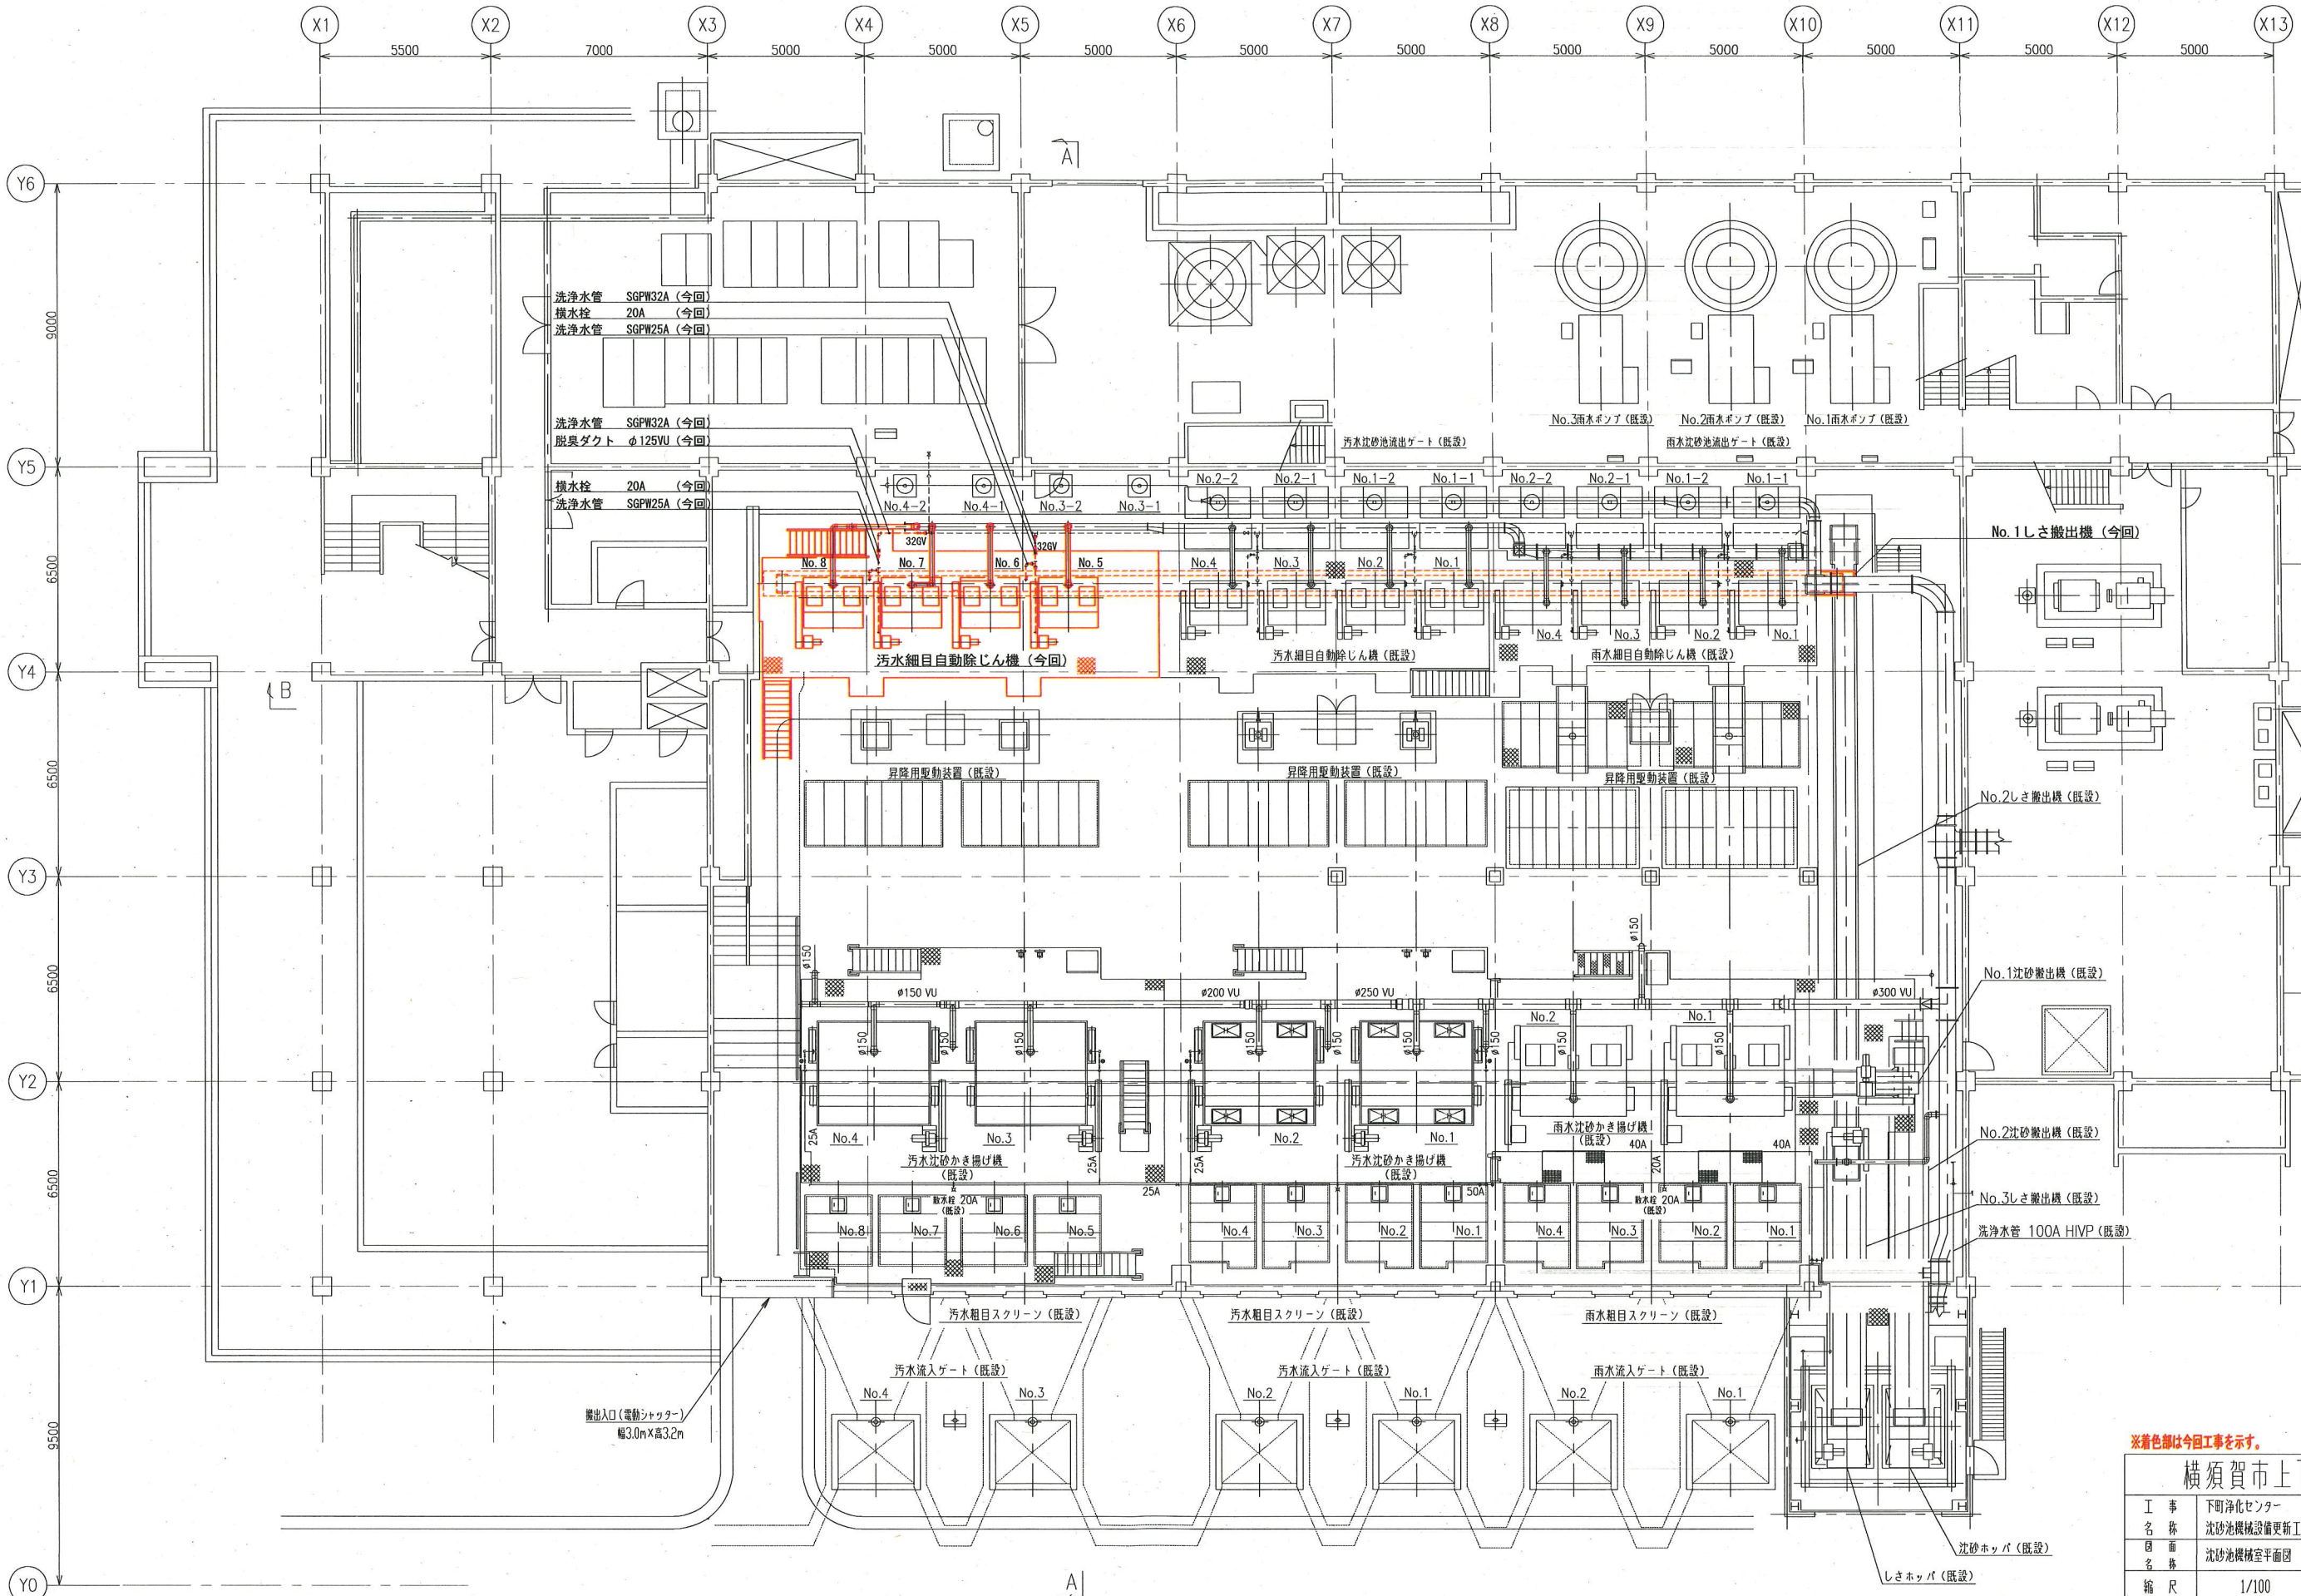


沈砂池機械室平面図 (S=1/100)


※着色部は今回工事を示す。

横須賀市上下水道局			
工 事 名 称	下町浄化センター 沈砂池機械設備更新工事		
図 面 名 称	沈砂池機械室平面図		
縮 尺	1/100	図 番 号	2/5
製 作 年 月	令和2年6月		
課 長	係 長	担 当 者	設 計 者



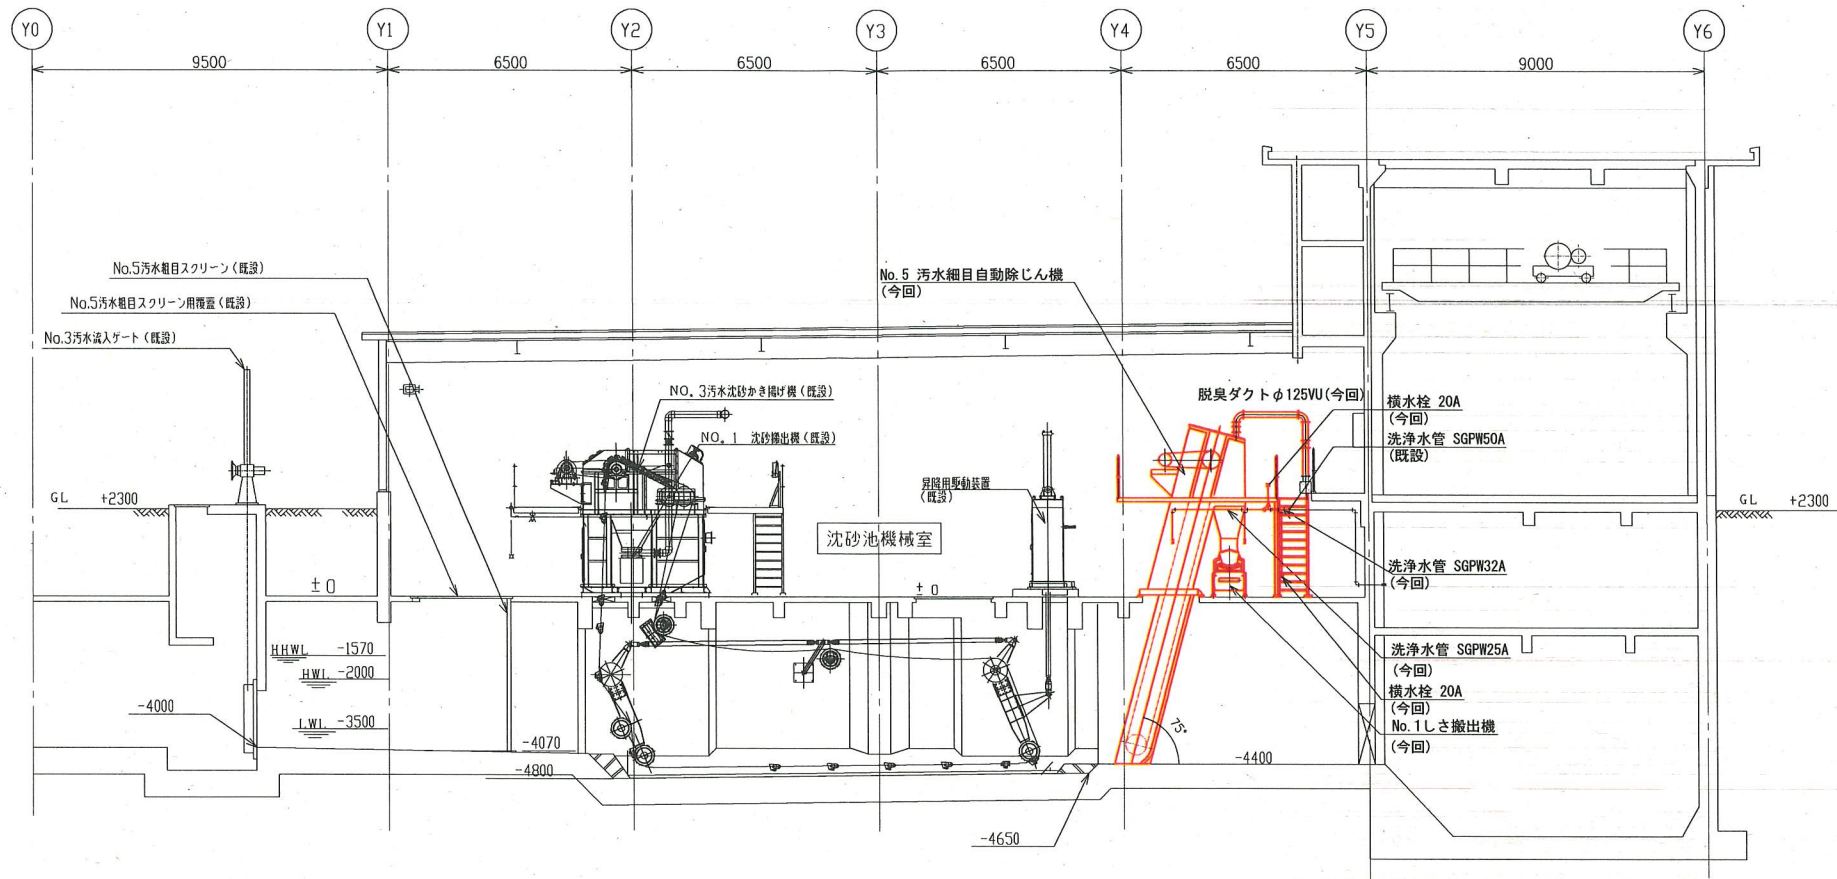

A-A 断面図 (S=1/100)

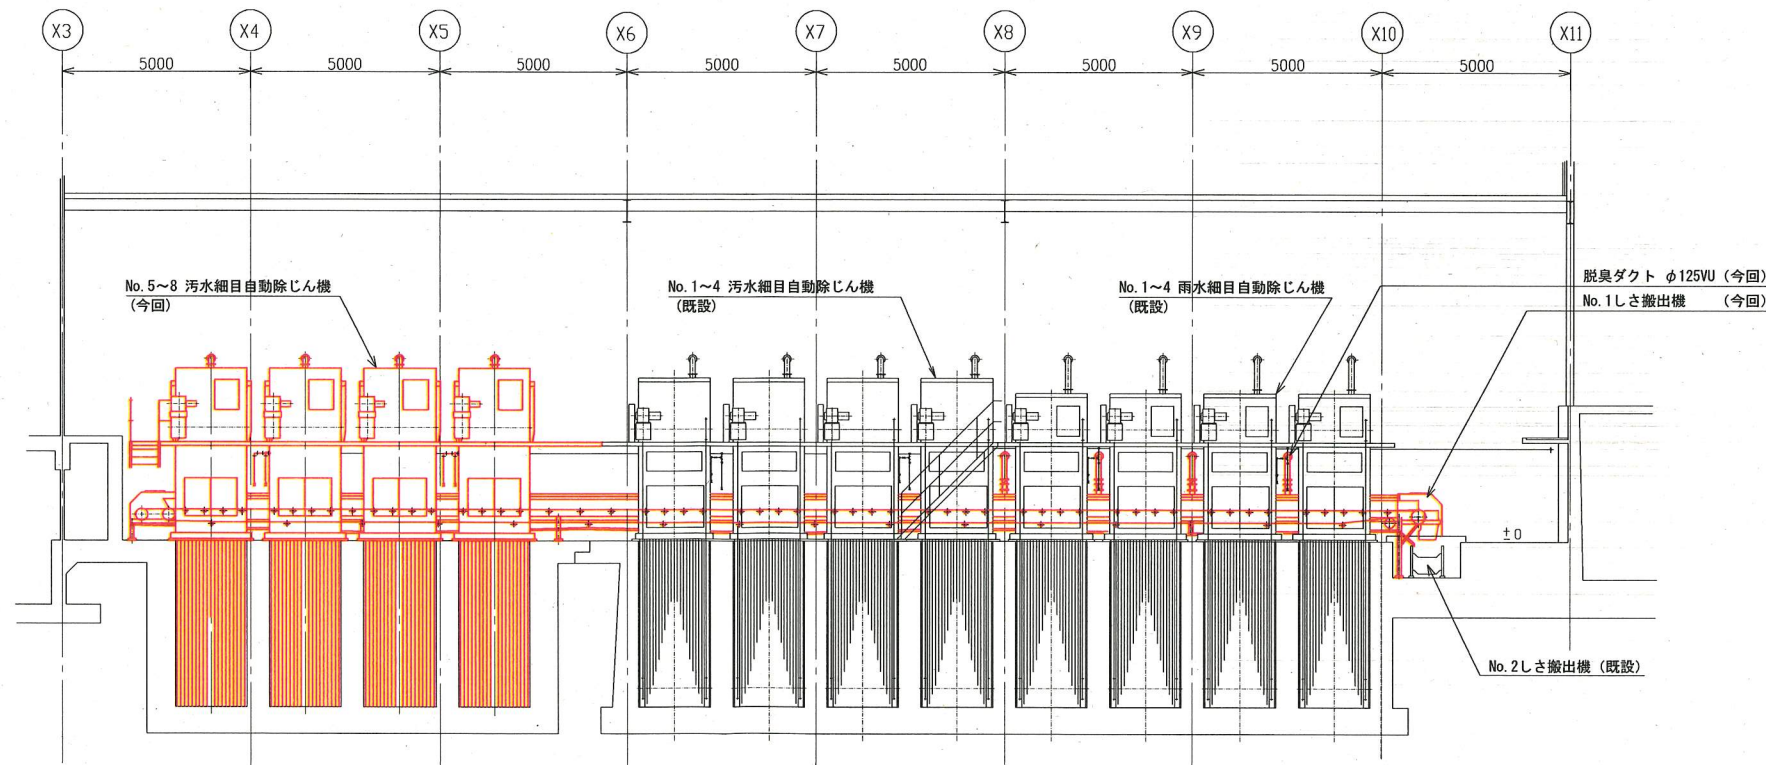


B-B 断面図 (S=1/100)

※着色部は今回工事を示す。

横須賀市上下水道局			
工事名称	下町浄化センター 沈砂池機械設備更新工事		
図面名称	A-A断面図、B-B断面図		
縮尺	1/100	図番号	3/5
製作日	令和2年6月		
課長	係長	担当者	設計者



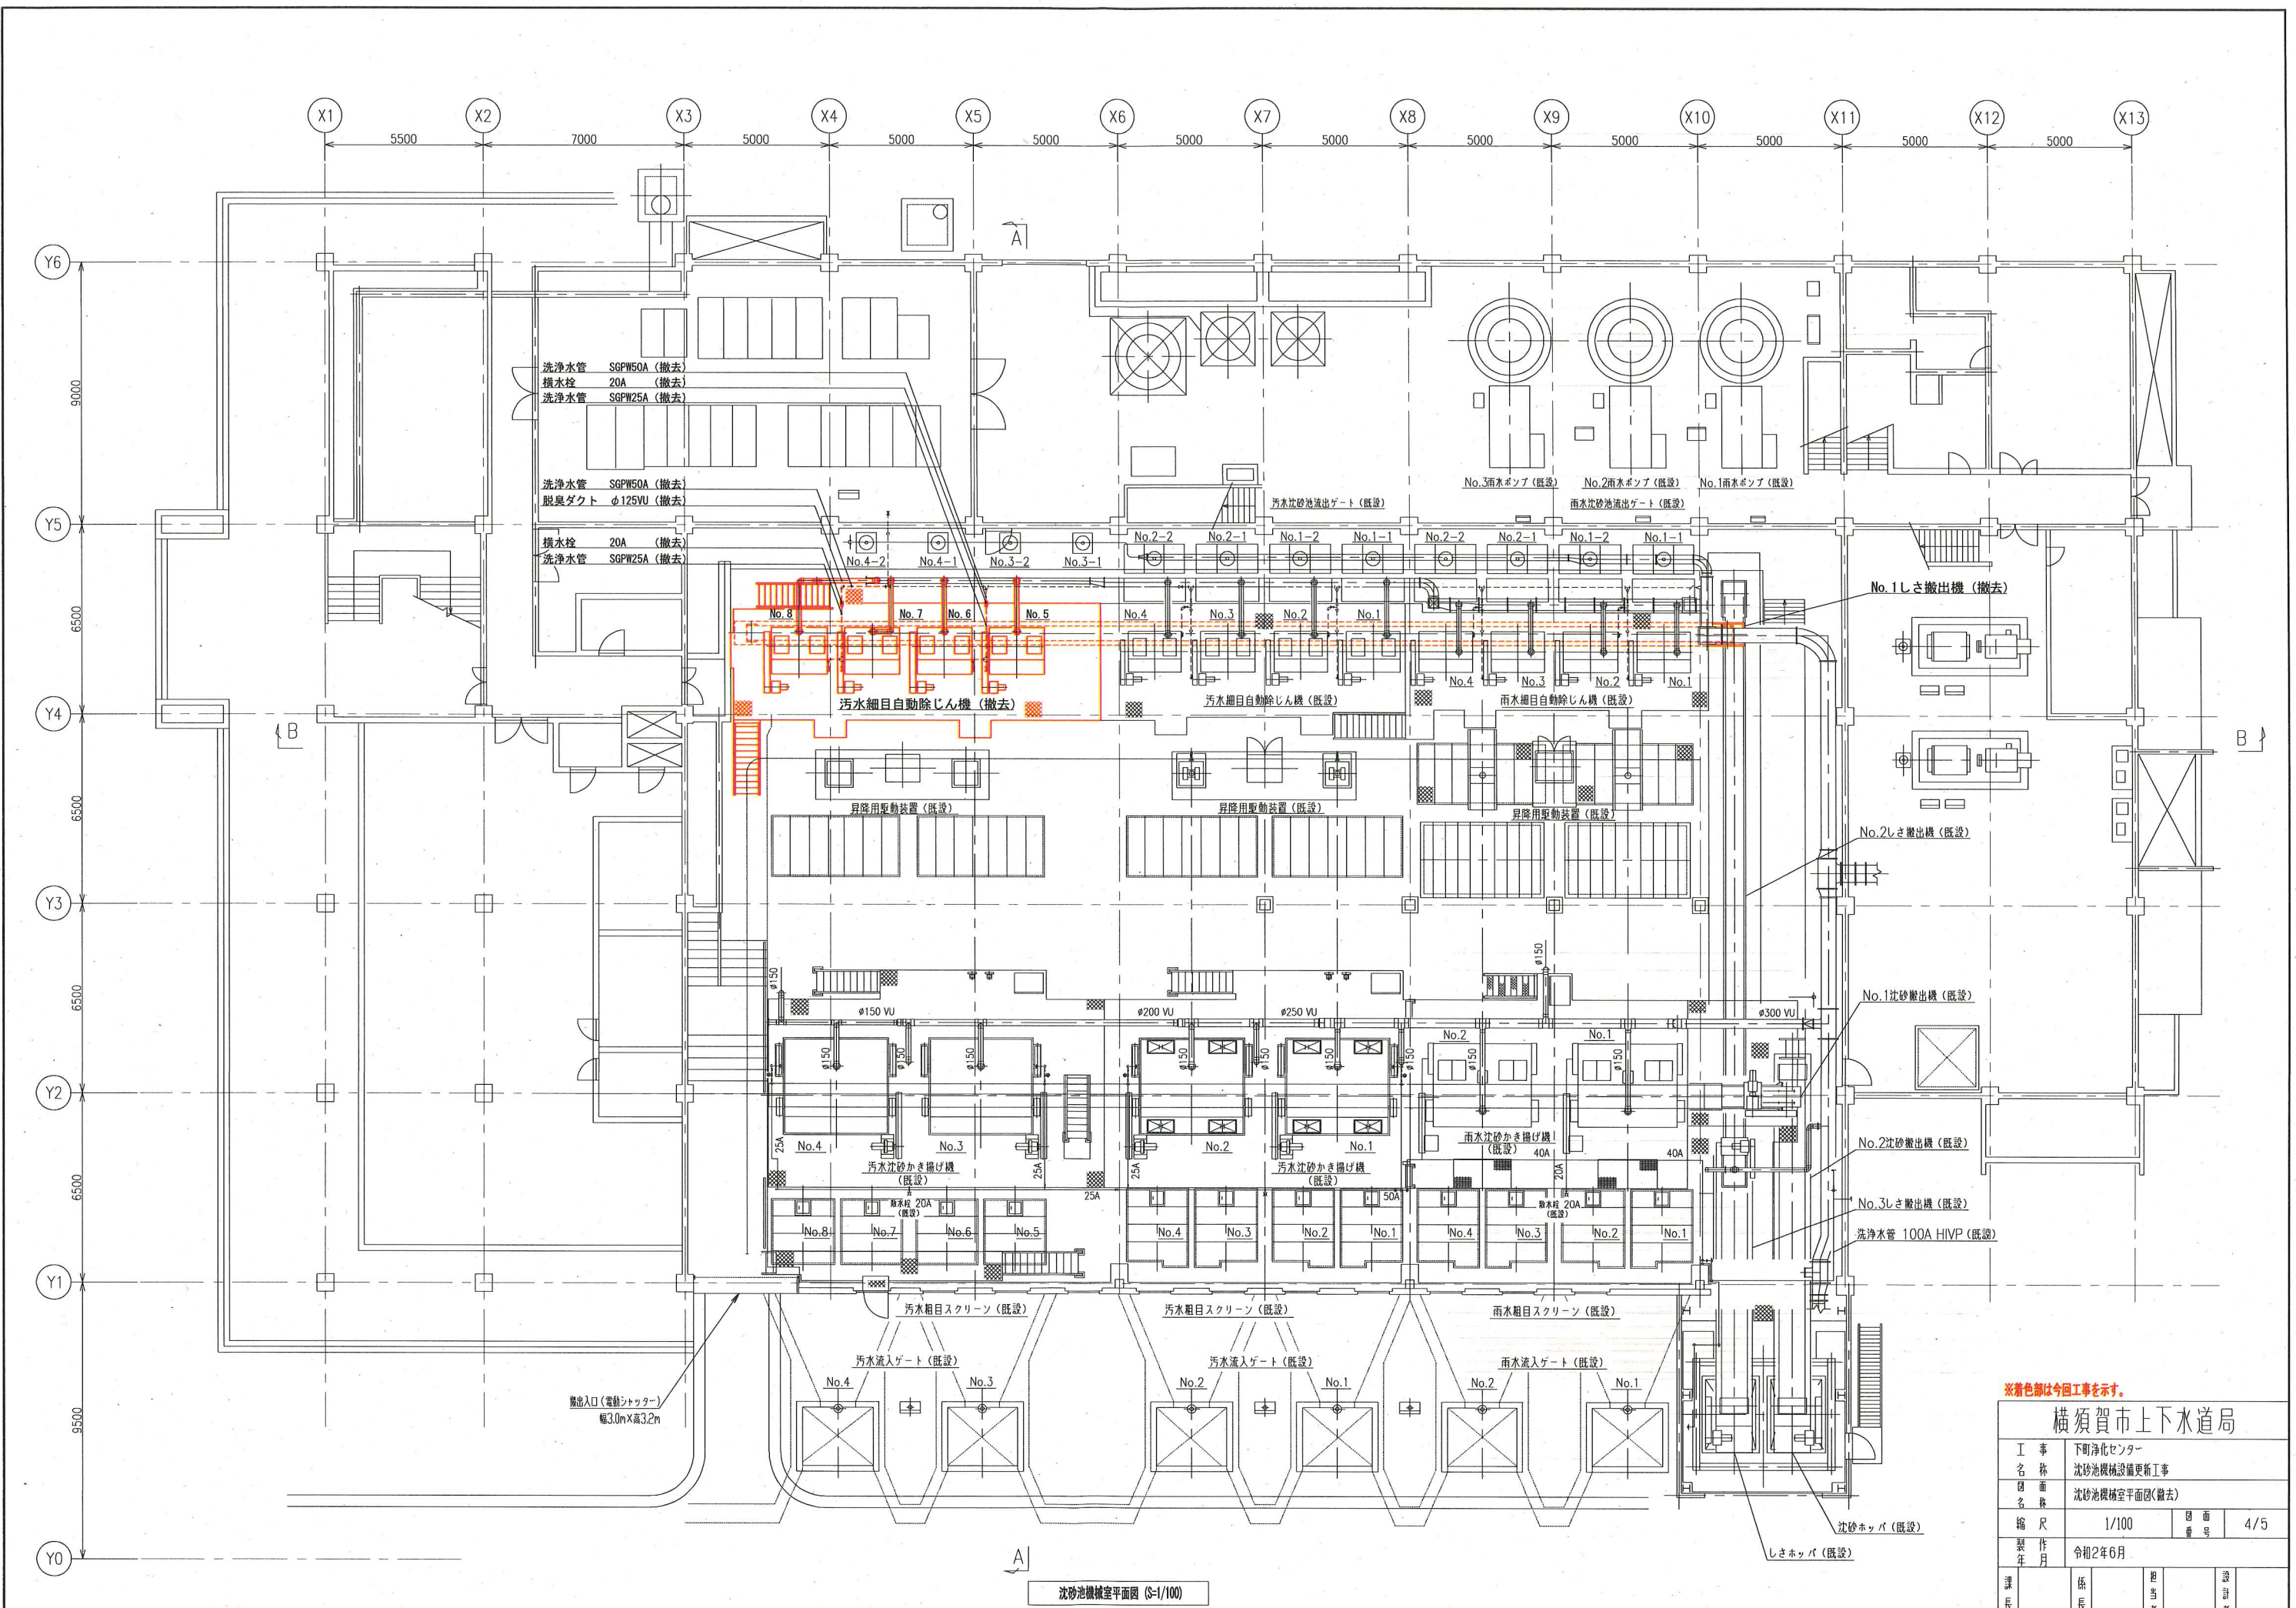

沈砂池機械室平面図 (S-1/100)

※着色部は今回工事を示す。

横須賀市上下水道局			
工 事 名 称	下町浄化センター 沈砂池機械設備更新工事		
図 面 名 称	沈砂池機械室平面図(撤去)		
縮 尺	1/100	図 面 号	4/5
製 作 年 月	令和2年6月		
課 長	係 長	担 当 者	設 計 者



