

# 位置図


S=1:2,500



横須賀市鴨居3丁目40番先から68番先まで


# 平面図(1/3)

S=1:500

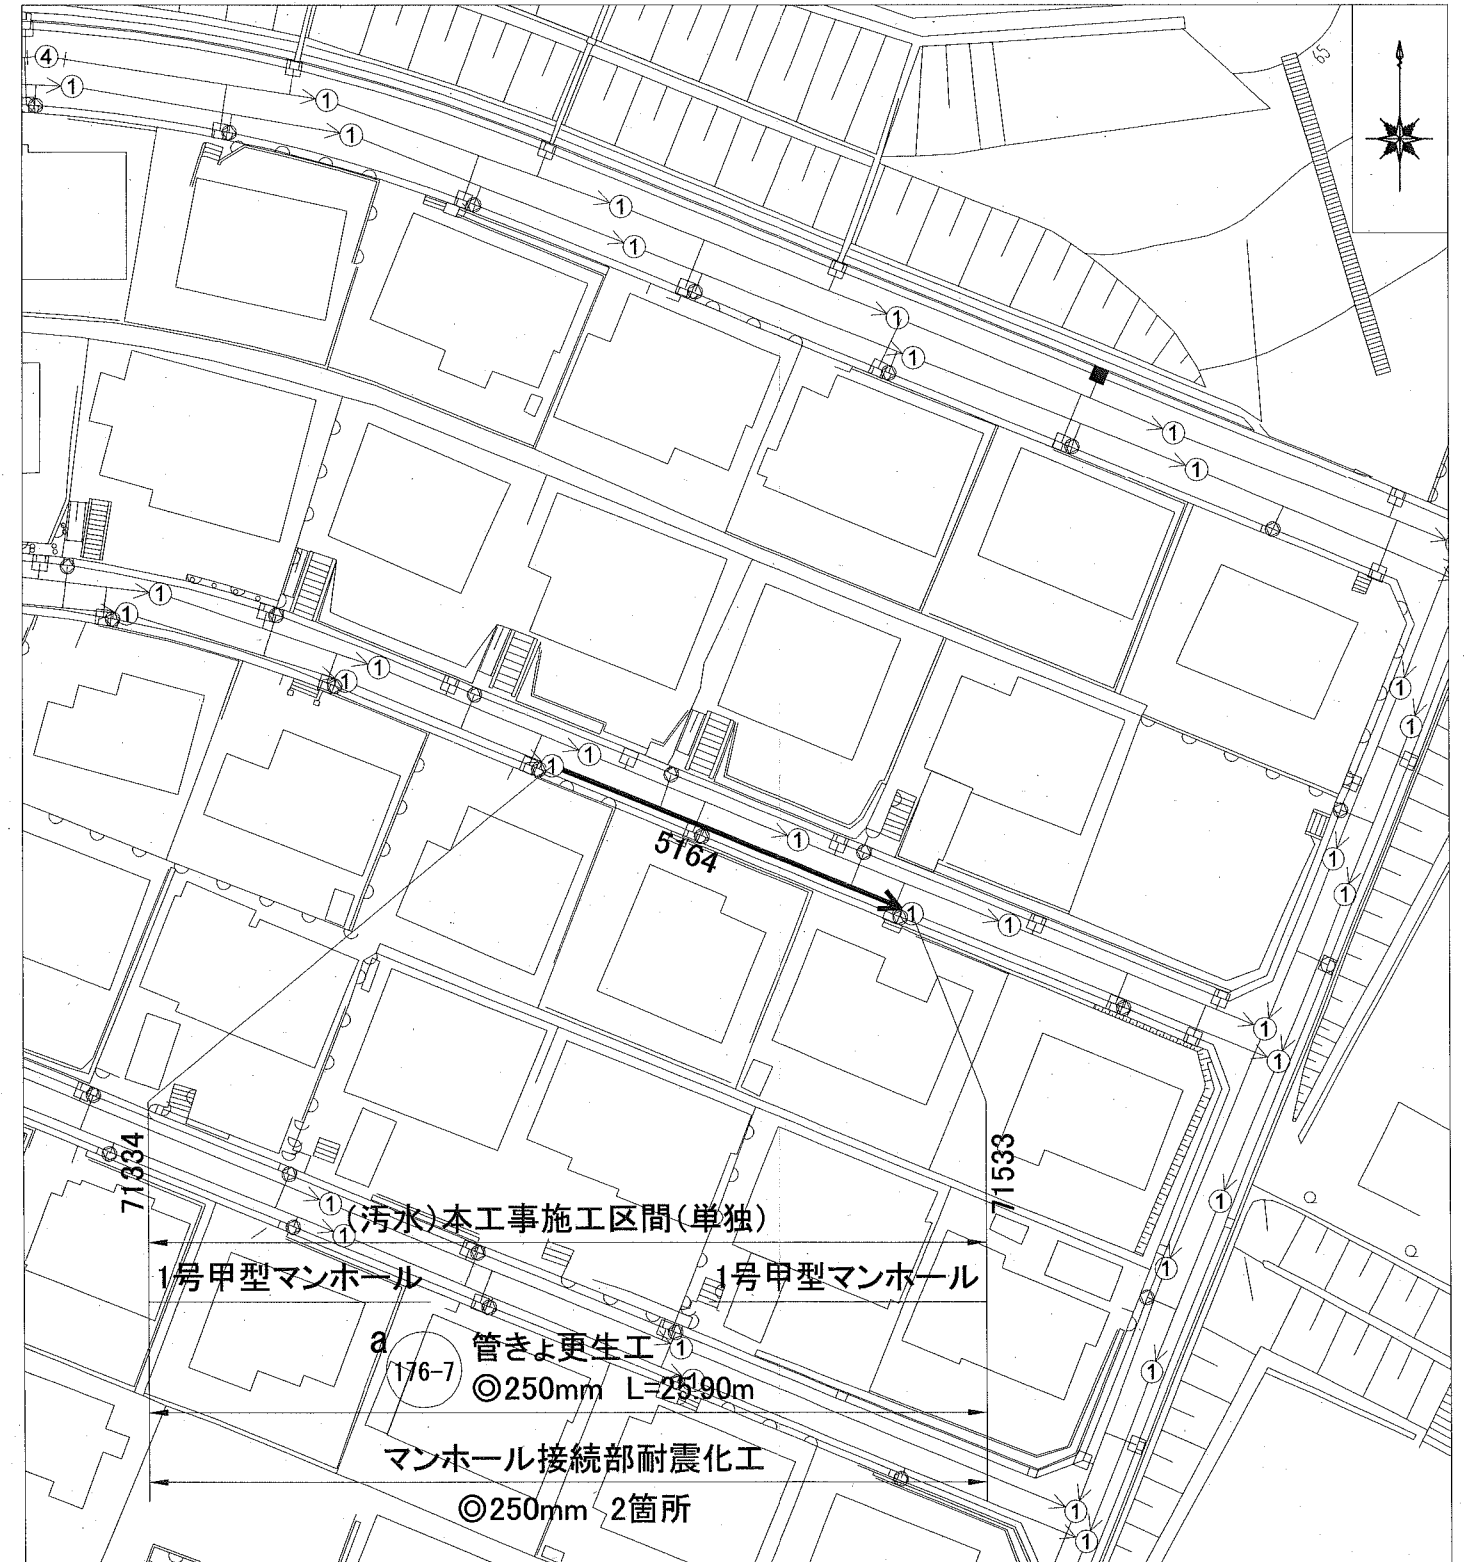

横須賀市上下水道局				
図名	面称	12工区浦賀地区汚水管更生工事		
種別	位置図・平面図(1/3)			
縮尺	図示	図番	面号	1/3
	製年月	令和2年6月 日		
課長	係長	担当者	設計者	

平面図 (2/3) S=1:500

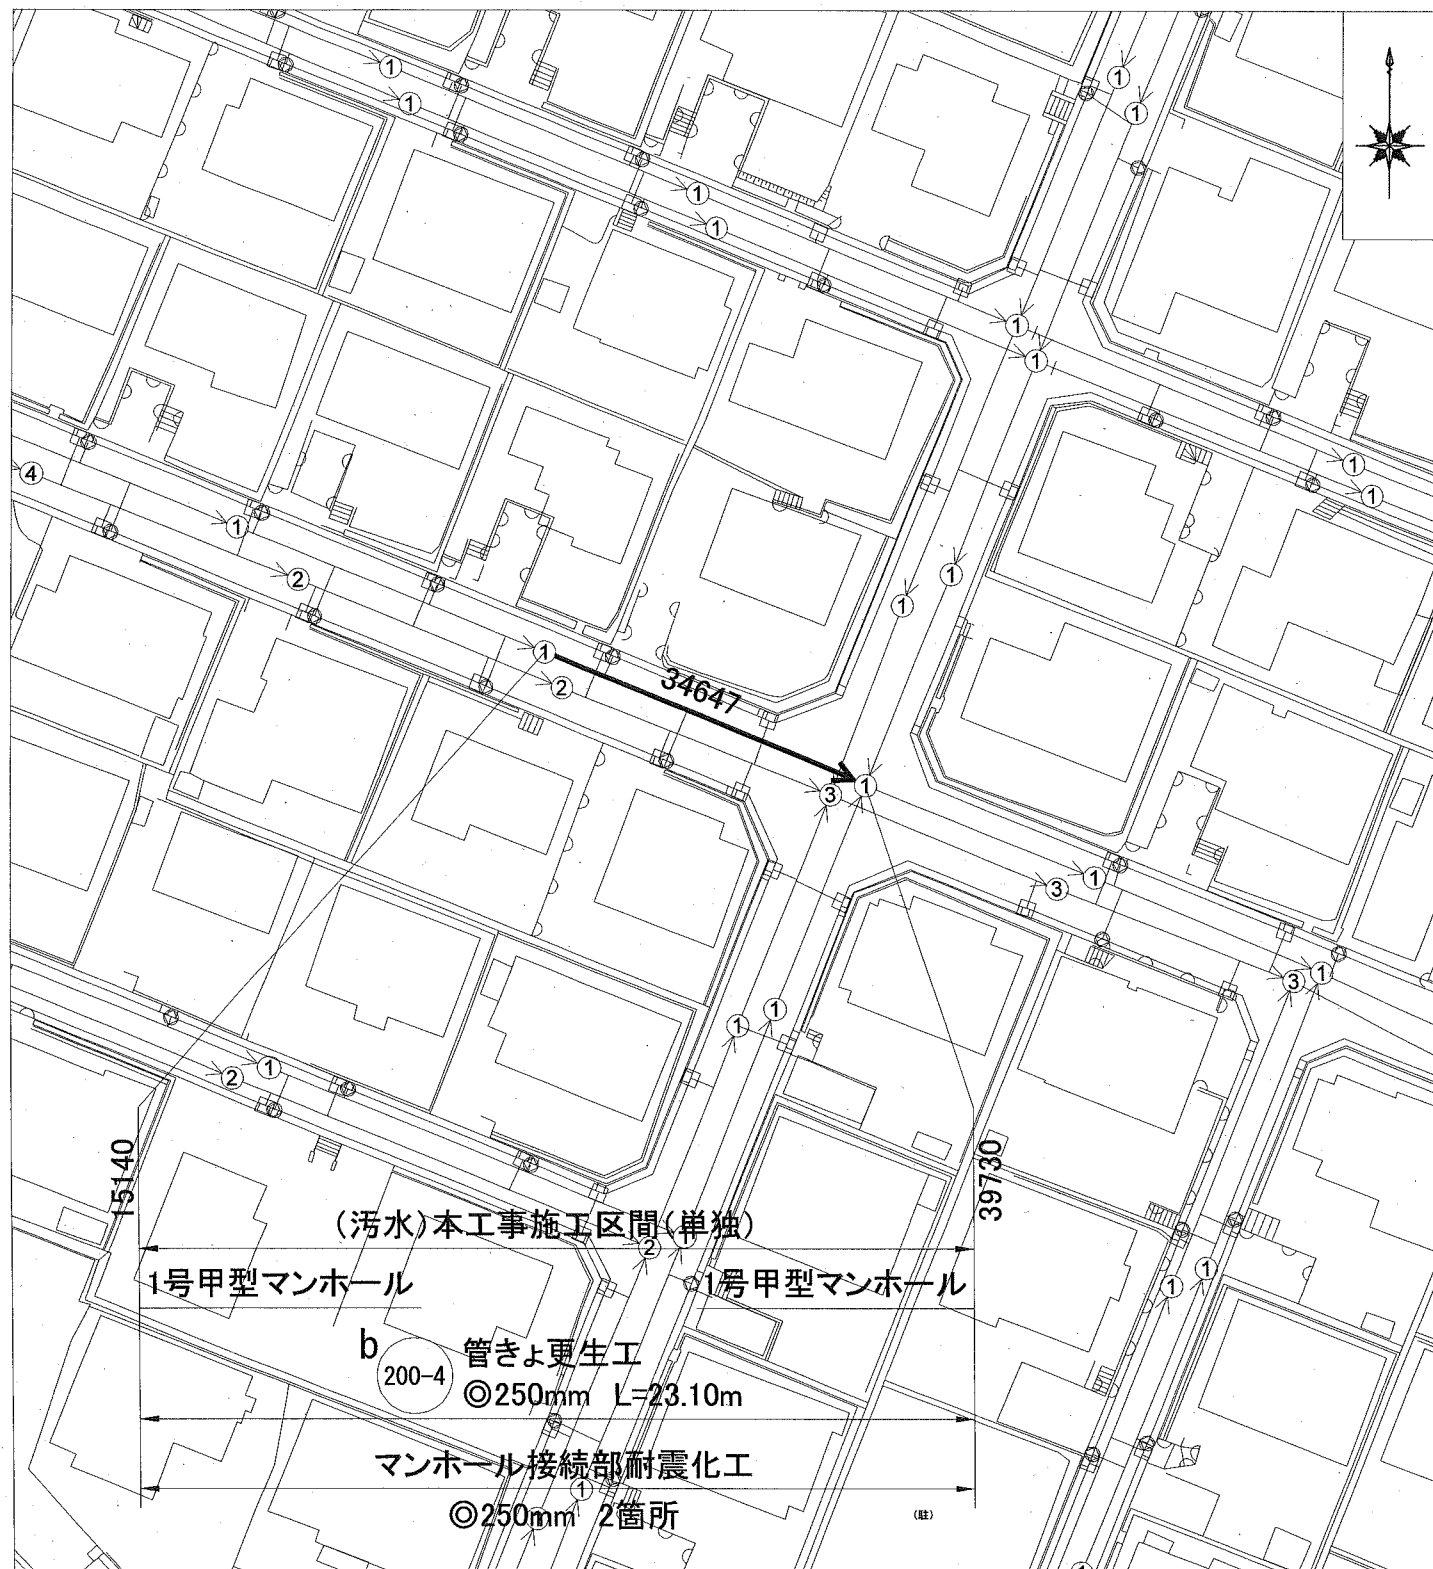

平面図 (3/3) S=1:500




横須賀市上下水道局				
図名	面称	12工区浦賀地区污水管更生工事		
種別	平面図(2/3)・平面図(3/3)			
縮尺	図示	図番	面号	2 3
製年	令和2年6月 日			
課長	係長	担当者	設計者	


# 数量表

記号	管渠 管理番号	上流MH 管理番号	下流MH 管理番号	補単 区分	施工 区分	管径 (mm)	既設管種	MH間延長 (m)	更生管 延長 (参考) (m)	更生管材 延長 (参考) (m)	上流土被り (m)	下流土被り (m)	軸荷重	更生 構造	穿孔工 (箇所)	前処理工			本管マンホール接続部耐震化 (参考)	
																突出 (箇所)	モルタル除去 (箇所)	木根 (箇所)	上流	下流
a	5164	71334	71533	単独	昼間	250	HP(ヒューム管)	25.90	25.00	25.90	1.85	1.23	T-14	自立管	4	-	-	-	タイプII	タイプII
b	34647	15140	39730	単独	昼間	250	HP(ヒューム管)	23.10	22.20	23.10	2.10	1.63	T-25	自立管	2	-	-	-	タイプII	タイプII
c	9774	20864	31026	単独	昼間	250	HP(ヒューム管)	21.20	20.30	21.20	1.89	1.21	T-14	自立管	3	-	-	-	タイプII	タイプII
d	8855	30119	27716	単独	昼間	250	HP(ヒューム管)	20.00	19.10	20.00	1.87	1.47	T-14	自立管	1	-	-	2	タイプII	タイプII


(参考)

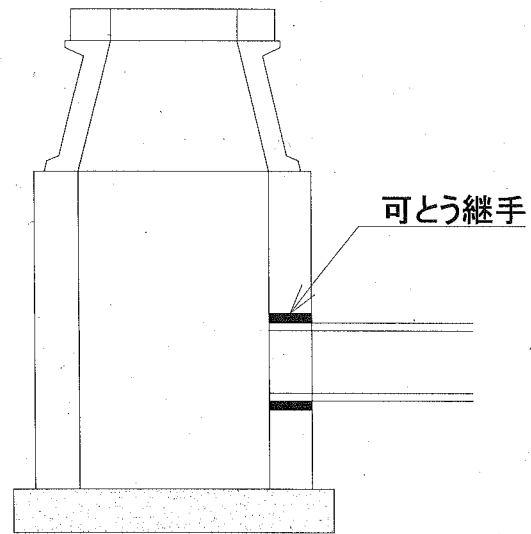

タイプ I

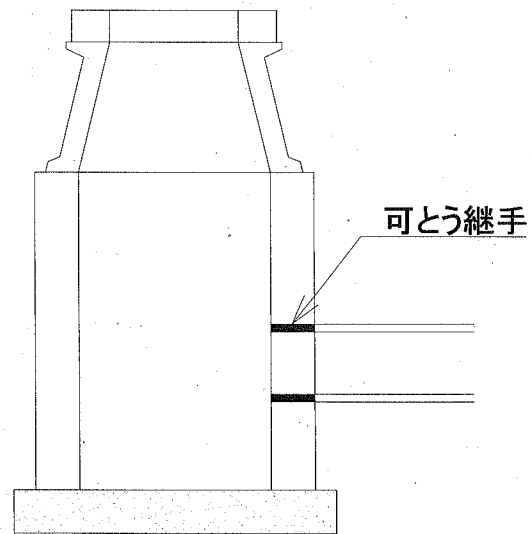

タイプ II

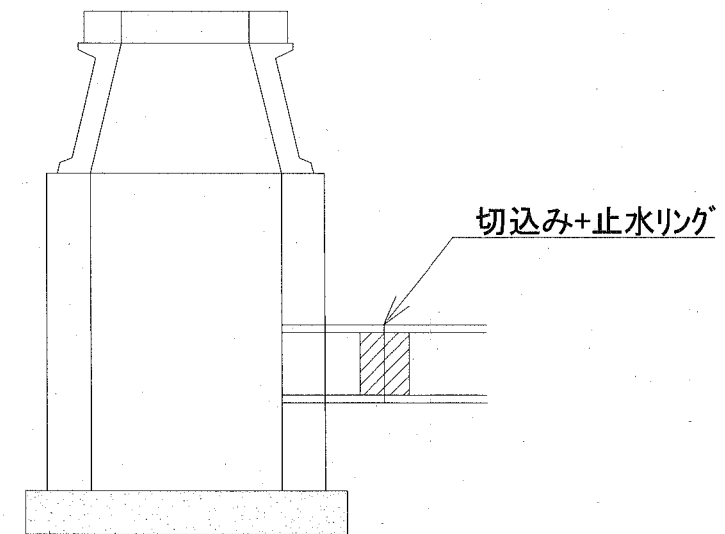

タイプ III

横須賀市上下水道局				
図名	面称	12工区浦賀地区污水管更生工事		
種別	数量表			
縮尺	NON SCALE	図番	面号	3 / 3
製年	令和2年6月 日			
課長	係長	担当者	設計者	