

# 位置図 S=1/5000



東京湾

平面図(1/2)

平面図(2/2)

大津漁港

堀之内駅

市立山崎小学校

国道134号

← 全横浜


市立大津中学校

県立横須賀  
大津高等学校


大津運動公園

## 横須賀市上下水道局

図名	7工区堀の内排水区 管路施設耐震化工事		
種別	位置図		
縮尺	図示	図番号	1/4
製作年	令和2年 8月 日		
課長	係長	担当者	設計者
			47

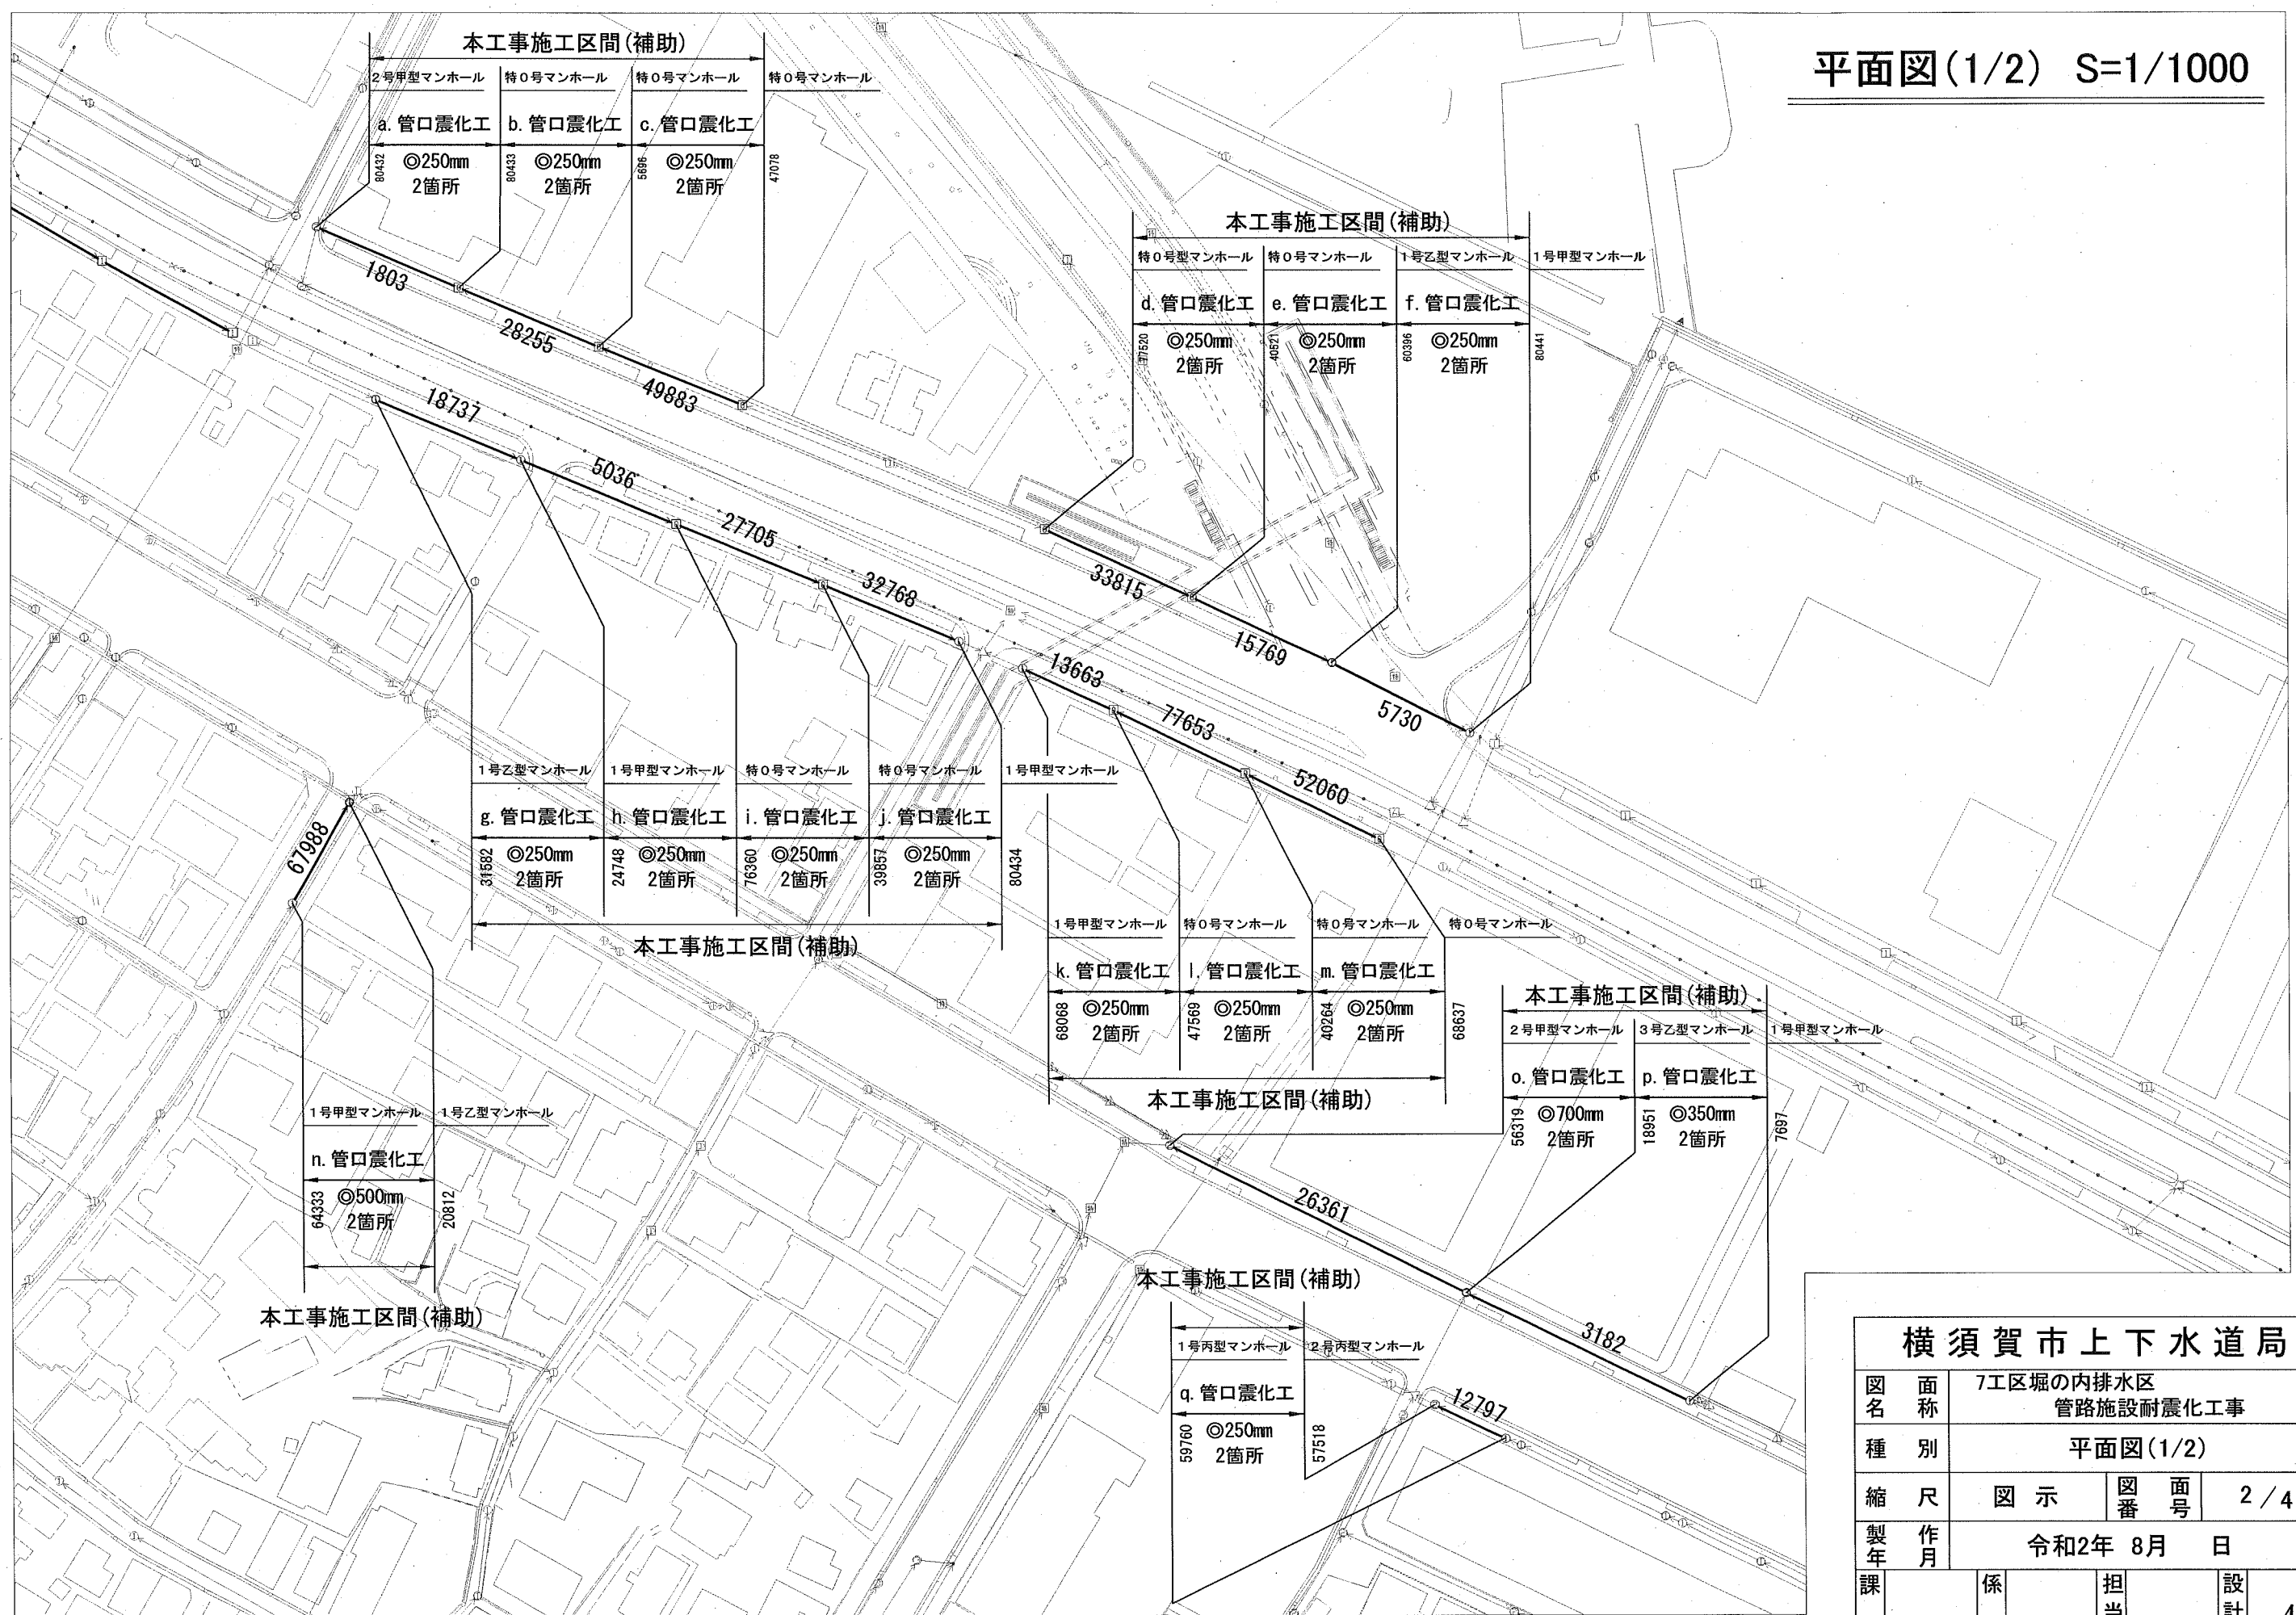

横須賀市上下水道局			
図名	7工区堀の内排水区 管路施設耐震化工事		
種別	平面図(1/2)		
縮尺	図示	図番	2/4
製作年	令和2年 8月 日		
課長	係長	担当者	設計者
			48


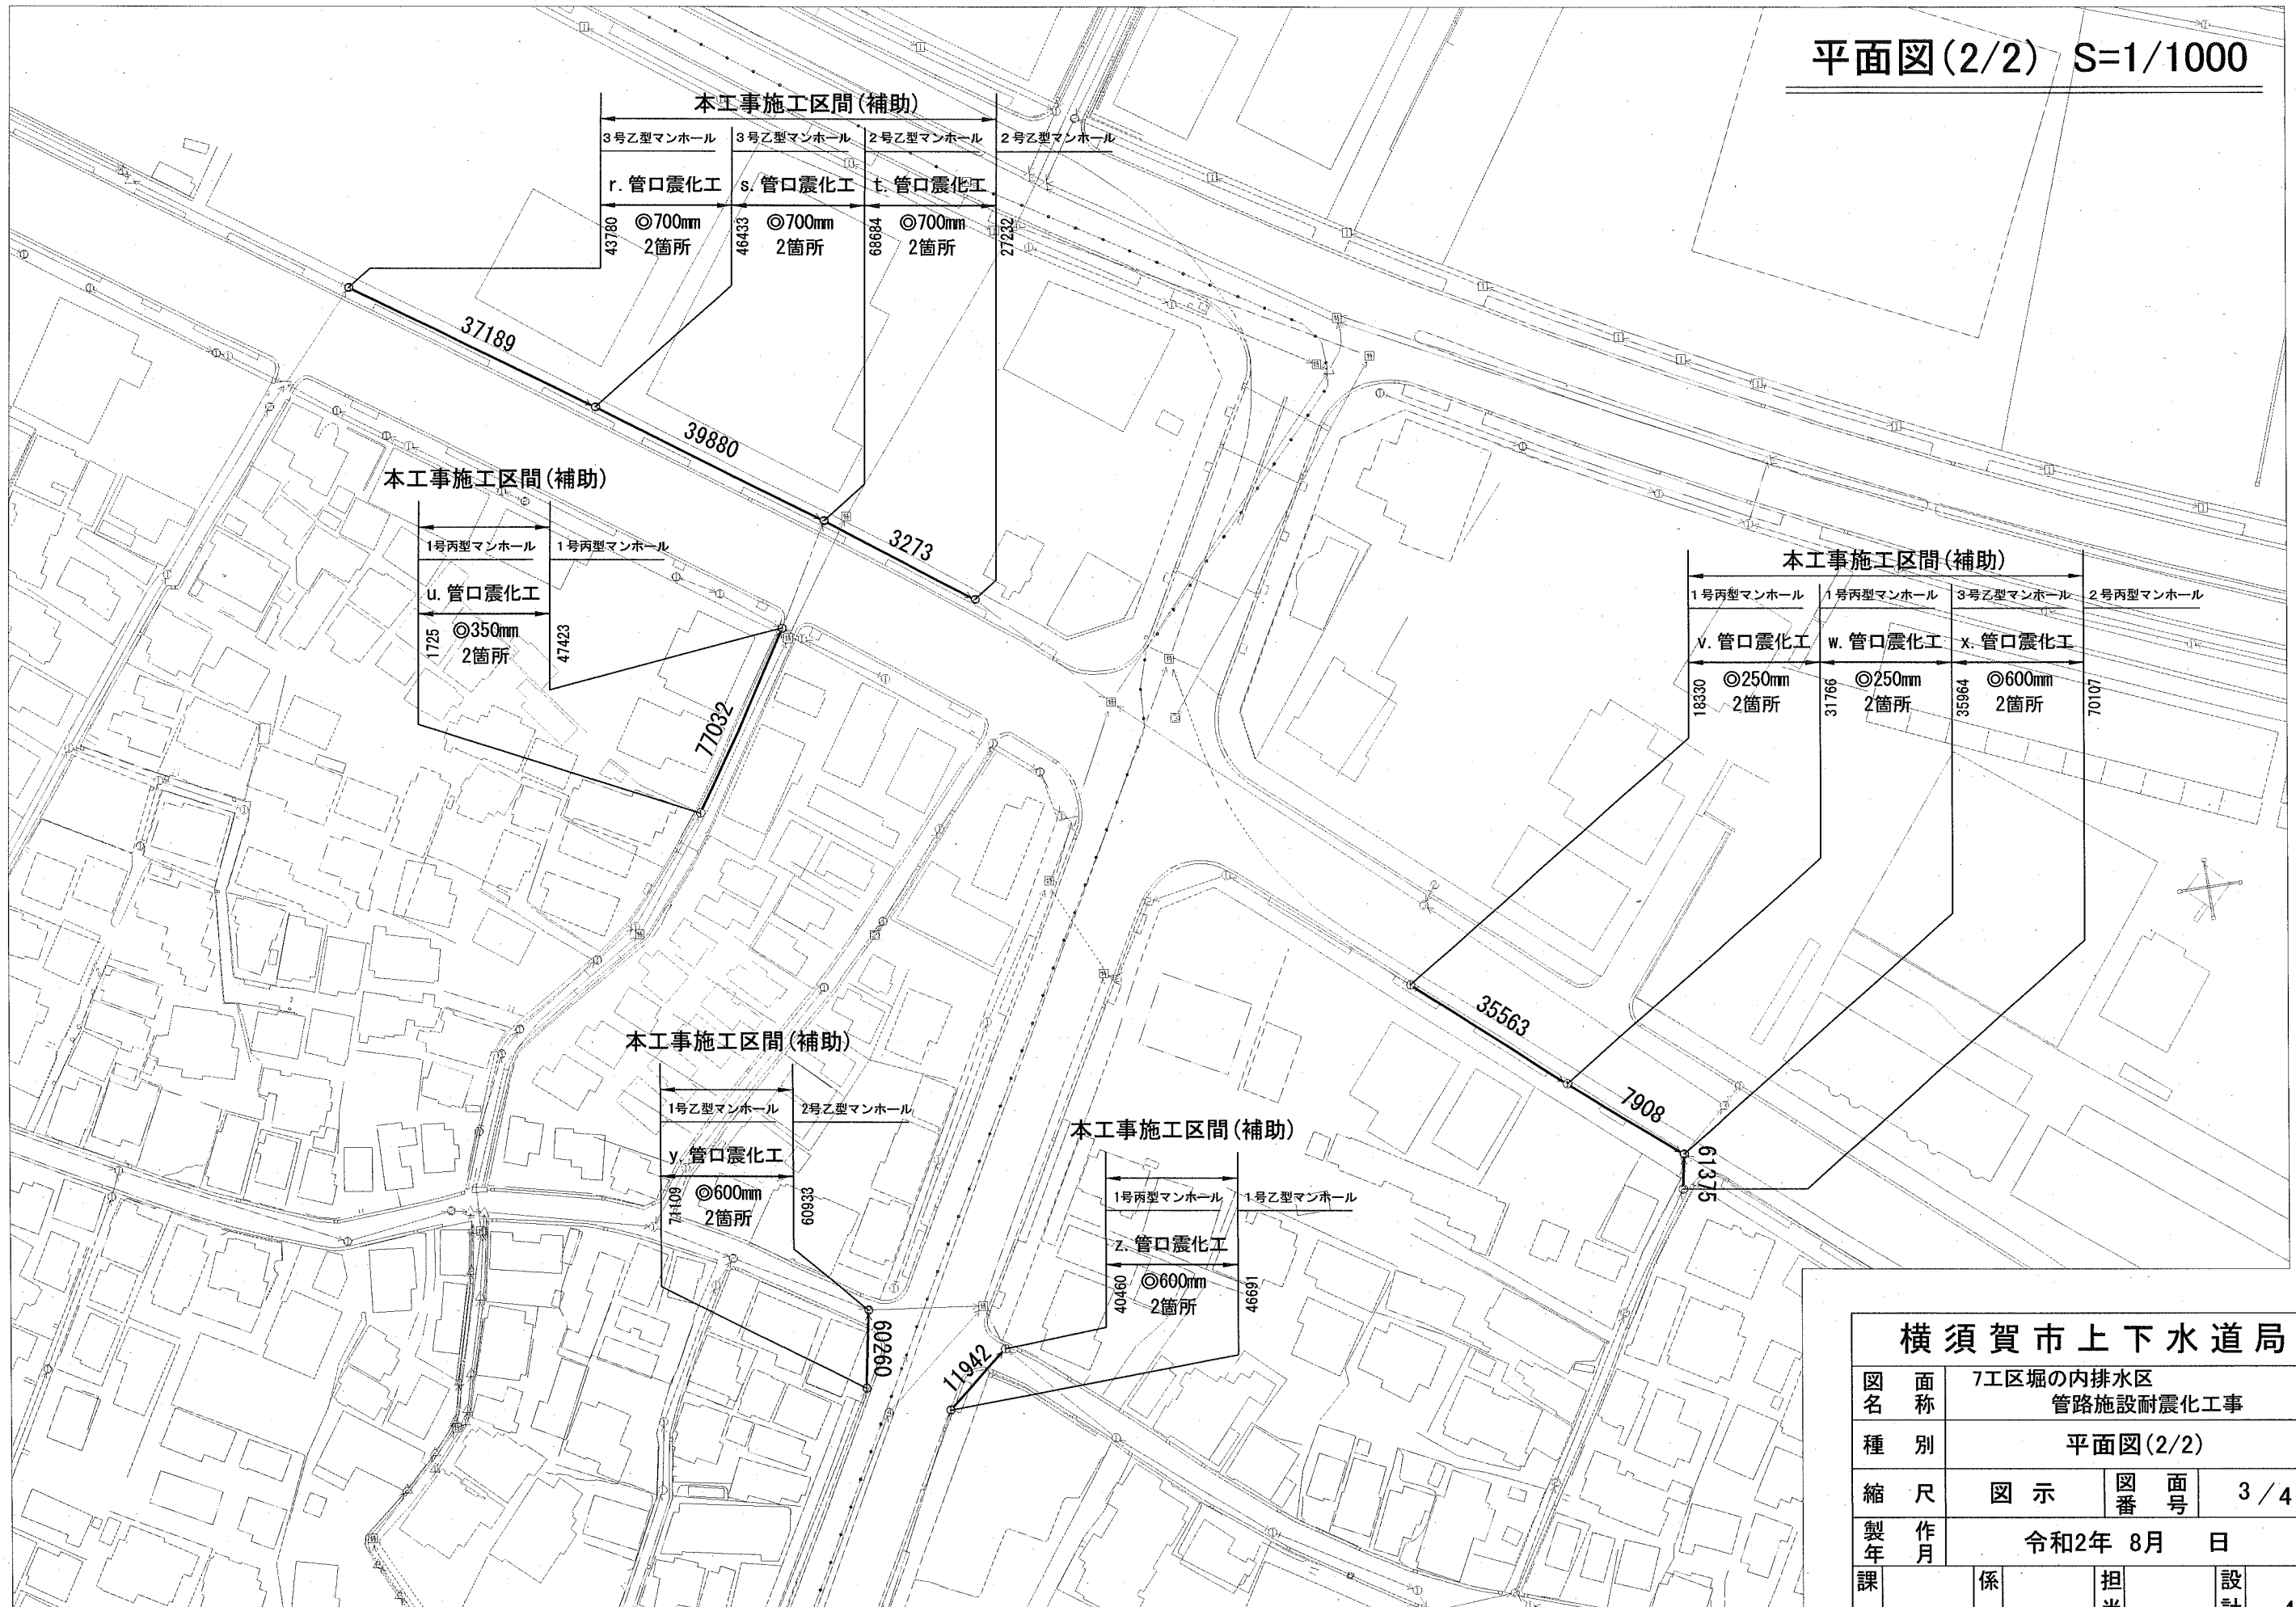


横須賀市上下水道局				
図名	7工区堀の内排水区 管路施設耐震化工事			
種別	平面図(2/2)			
縮尺	図示	図番	図号	3/4
製作年	令和2年 8月 日			
課長	係長	担当者	設計者	49

# 数量表

記号	管渠 管理番号	上流MH 管理番号	下流MH 管理番号	補単 区分	施工 区分	管径 (mm)	既設管種	MH間延長 (m)	本管マンホール接続部耐震化 (参考)	
									上流	下流
a	1803	80433	80432	補助	昼間	250	HP(ヒューム管)	26.31	タイプⅢ	タイプⅢ
b	28255	5696	80433	補助	昼間	250	HP(ヒューム管)	26.69	タイプⅢ	タイプⅢ
c	49883	47078	5696	補助	昼間	250	HP(ヒューム管)	26.42	タイプⅢ	タイプⅢ
d	33815	77520	40521	補助	昼間	250	HP(ヒューム管)	27.60	タイプⅢ	タイプⅢ
e	15769	40521	60396	補助	昼間	250	HP(ヒューム管)	26.88	タイプⅢ	タイプⅢ
f	5730	60396	80441	補助	夜間	250	HP(ヒューム管)	25.20	タイプⅢ	タイプⅢ
g	18737	31582	24748	補助	昼間	250	HP(ヒューム管)	27.01	タイプⅢ	タイプⅢ
h	5036	24748	76360	補助	昼間	250	HP(ヒューム管)	28.47	タイプⅢ	タイプⅢ
i	27705	76360	39857	補助	昼間	250	HP(ヒューム管)	27.01	タイプⅢ	タイプⅢ
j	32768	39857	80434	補助	昼間	250	HP(ヒューム管)	25.11	タイプⅢ	タイプⅢ
k	13663	47569	68068	補助	昼間	250	HP(ヒューム管)	16.80	タイプⅢ	タイプⅢ
l	77653	40264	47569	補助	昼間	250	HP(ヒューム管)	25.40	タイプⅢ	タイプⅢ
m	52060	68637	40264	補助	昼間	250	HP(ヒューム管)	25.06	タイプⅢ	タイプⅢ
n	67988	64333	20812	補助	夜間	500	HP(ヒューム管)	19.62	タイプⅢ	タイプⅢ
o	26361	18951	56319	補助	昼間	700	HP(ヒューム管)	56.10	タイプⅢ	タイプⅢ
p	3182	7697	18951	補助	昼間	350	HP(ヒューム管)	43.00	タイプⅢ	タイプⅢ
q	12797	59760	57518	補助	昼間	250	HP(ヒューム管)	13.15	タイプⅢ	タイプⅢ
r	37189	43780	46433	補助	昼間	700	HP(ヒューム管)	47.05	タイプⅢ	タイプⅢ
s	39880	46433	68684	補助	昼間	700	HP(ヒューム管)	44.18	タイプⅢ	タイプⅢ
t	3273	68684	27232	補助	昼間	700	HP(ヒューム管)	29.35	タイプⅢ	タイプⅢ
u	77032	1725	47423	補助	昼間	350	HP(ヒューム管)	34.00	タイプⅢ	タイプⅢ
v	35563	18330	31766	補助	昼間	250	HP(ヒューム管)	31.10	タイプⅢ	タイプⅢ
w	7908	31766	35964	補助	昼間	250	HP(ヒューム管)	22.96	タイプⅢ	タイプⅢ
x	61375	35964	70107	補助	昼間	600	HP(ヒューム管)	5.91	タイプⅢ	タイプⅢ
y	60260	71109	60933	補助	夜間	600	HP(ヒューム管)	12.80	タイプⅢ	タイプⅢ
z	11942	46691	40460	補助	夜間	600	HP(ヒューム管)	13.75	タイプⅢ	タイプⅢ

(参考)

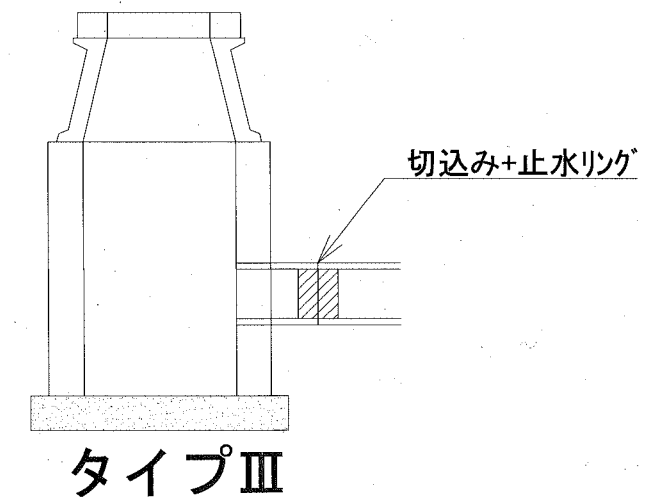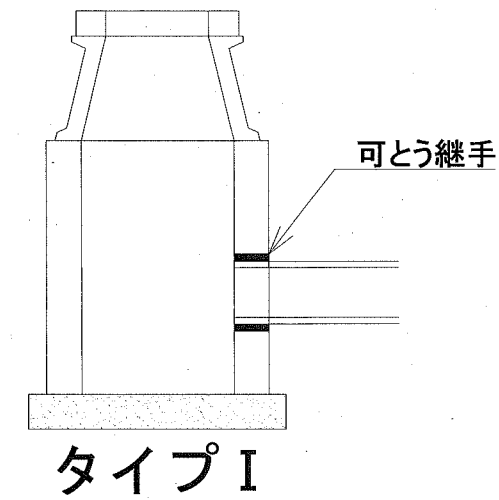

横須賀市上下水道局				
図名	面称	7工区堀の内排水区 管路施設耐震化工事		
種別	数量表			
縮尺	NONSCALE	図番	面号	4/4
製年	令和2年 8月 日			
課長	係長	担当者	設計者	50