



位置図 S=1:5000

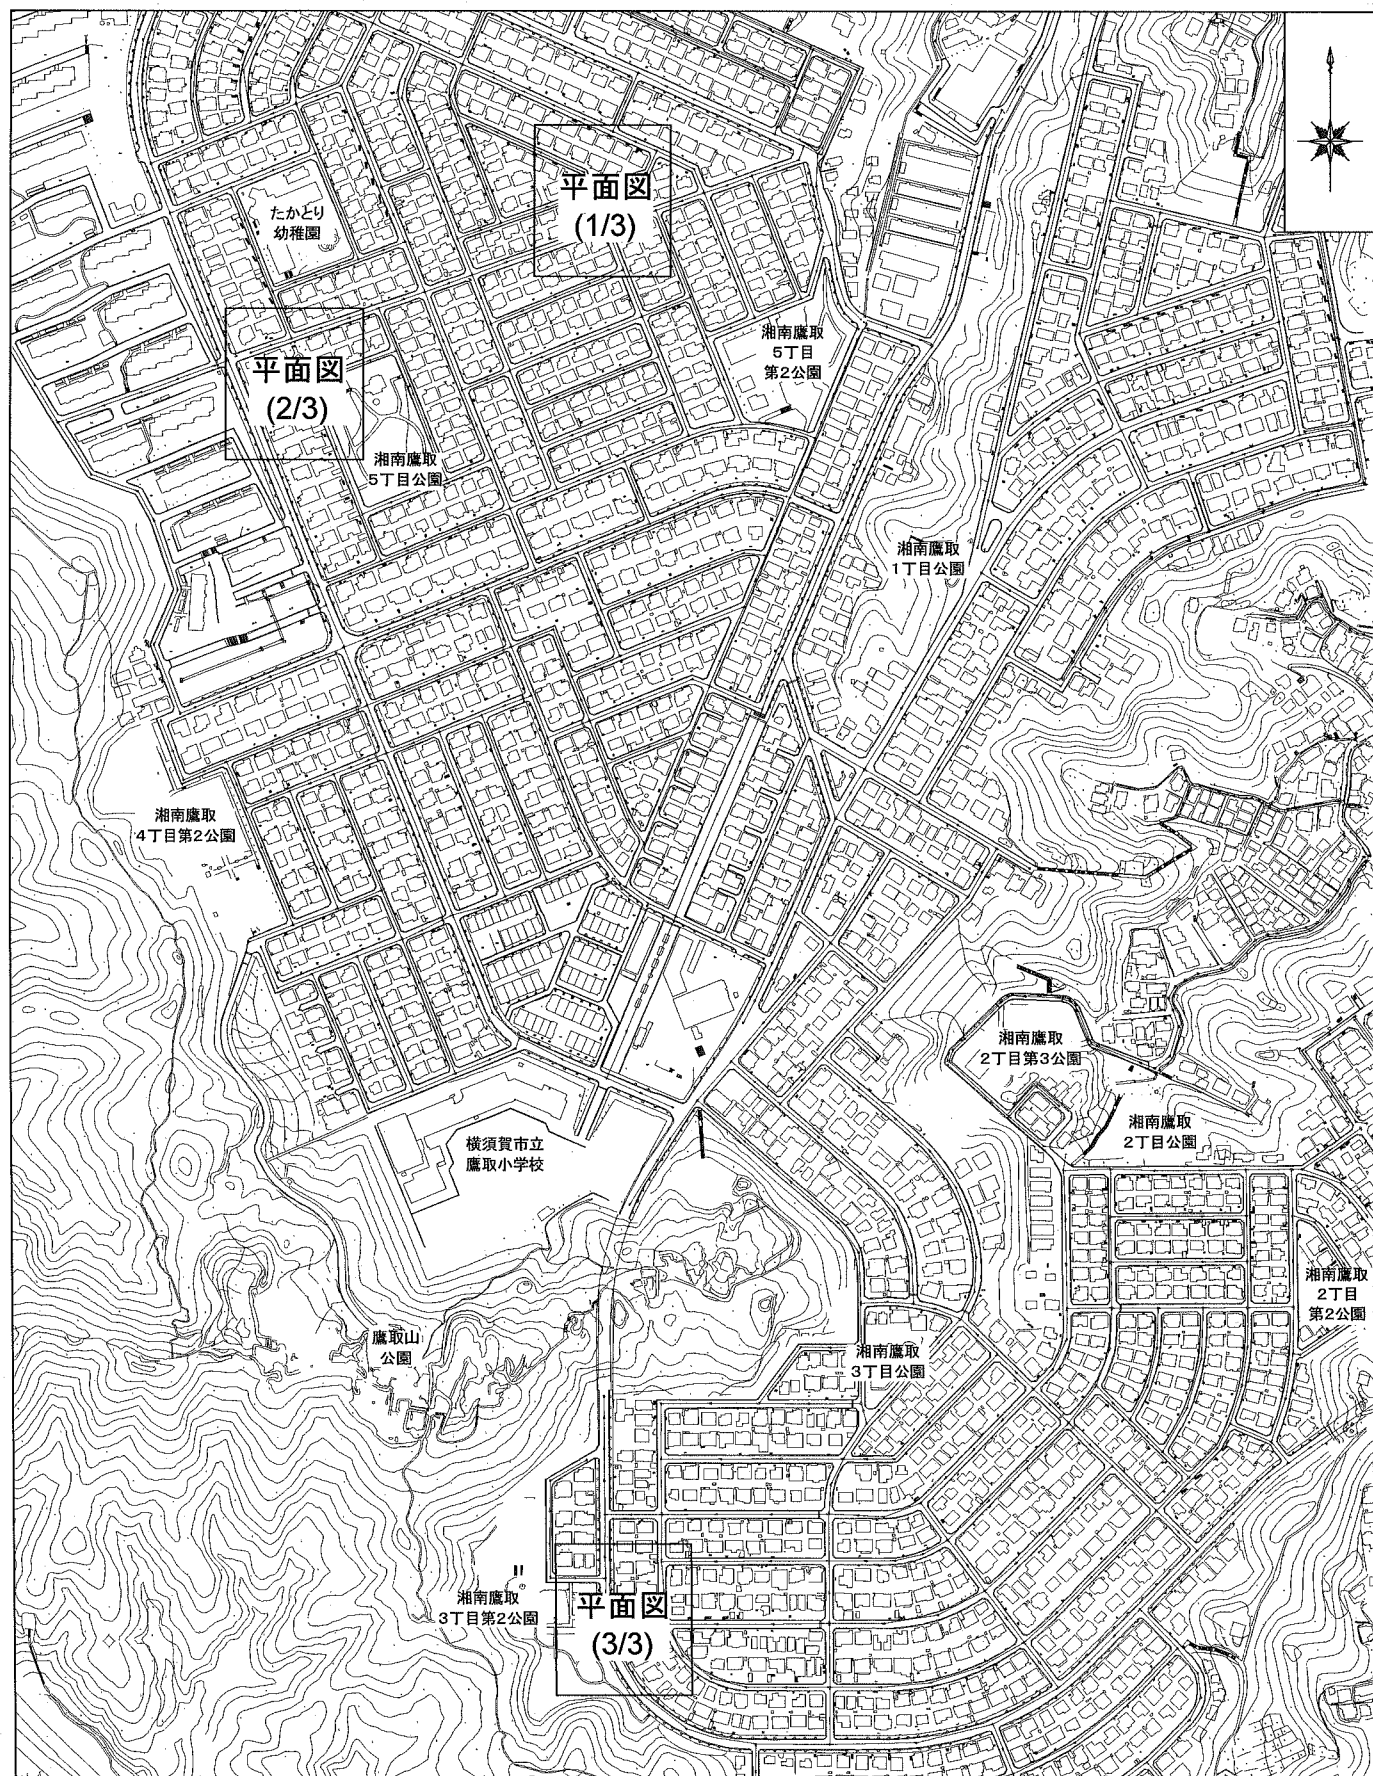


横須賀市湘南鷹取3丁目13番地先から5丁目25番地先まで

平面図(1/3) S=1:500

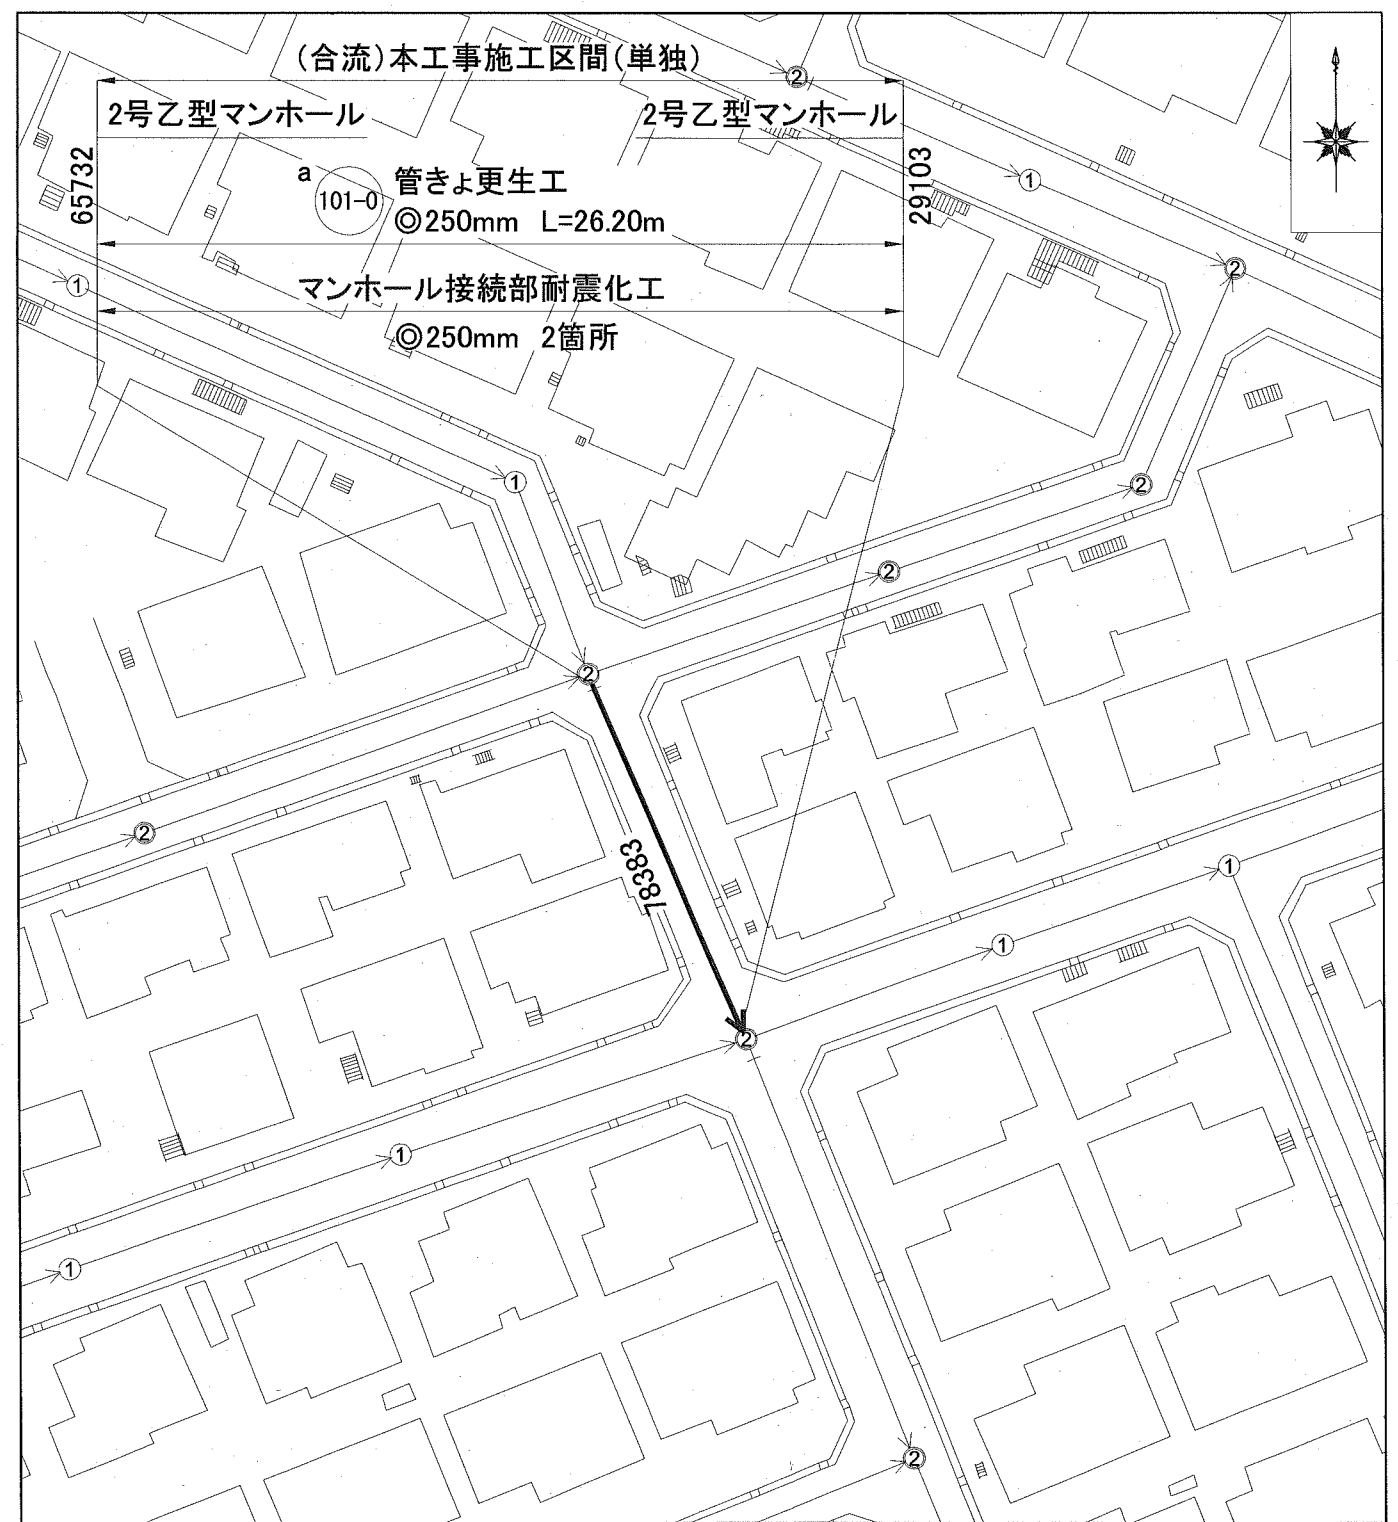

横須賀市上下水道局			
図名	面称	1工区追浜排水区ほか合流管更生工事	
種別	位置図・平面図(1/3)		
縮尺	図示	図番	面号
製年	作月	1	3
課長	係長	担当者	設計者

平面図(2/3) S=1:500

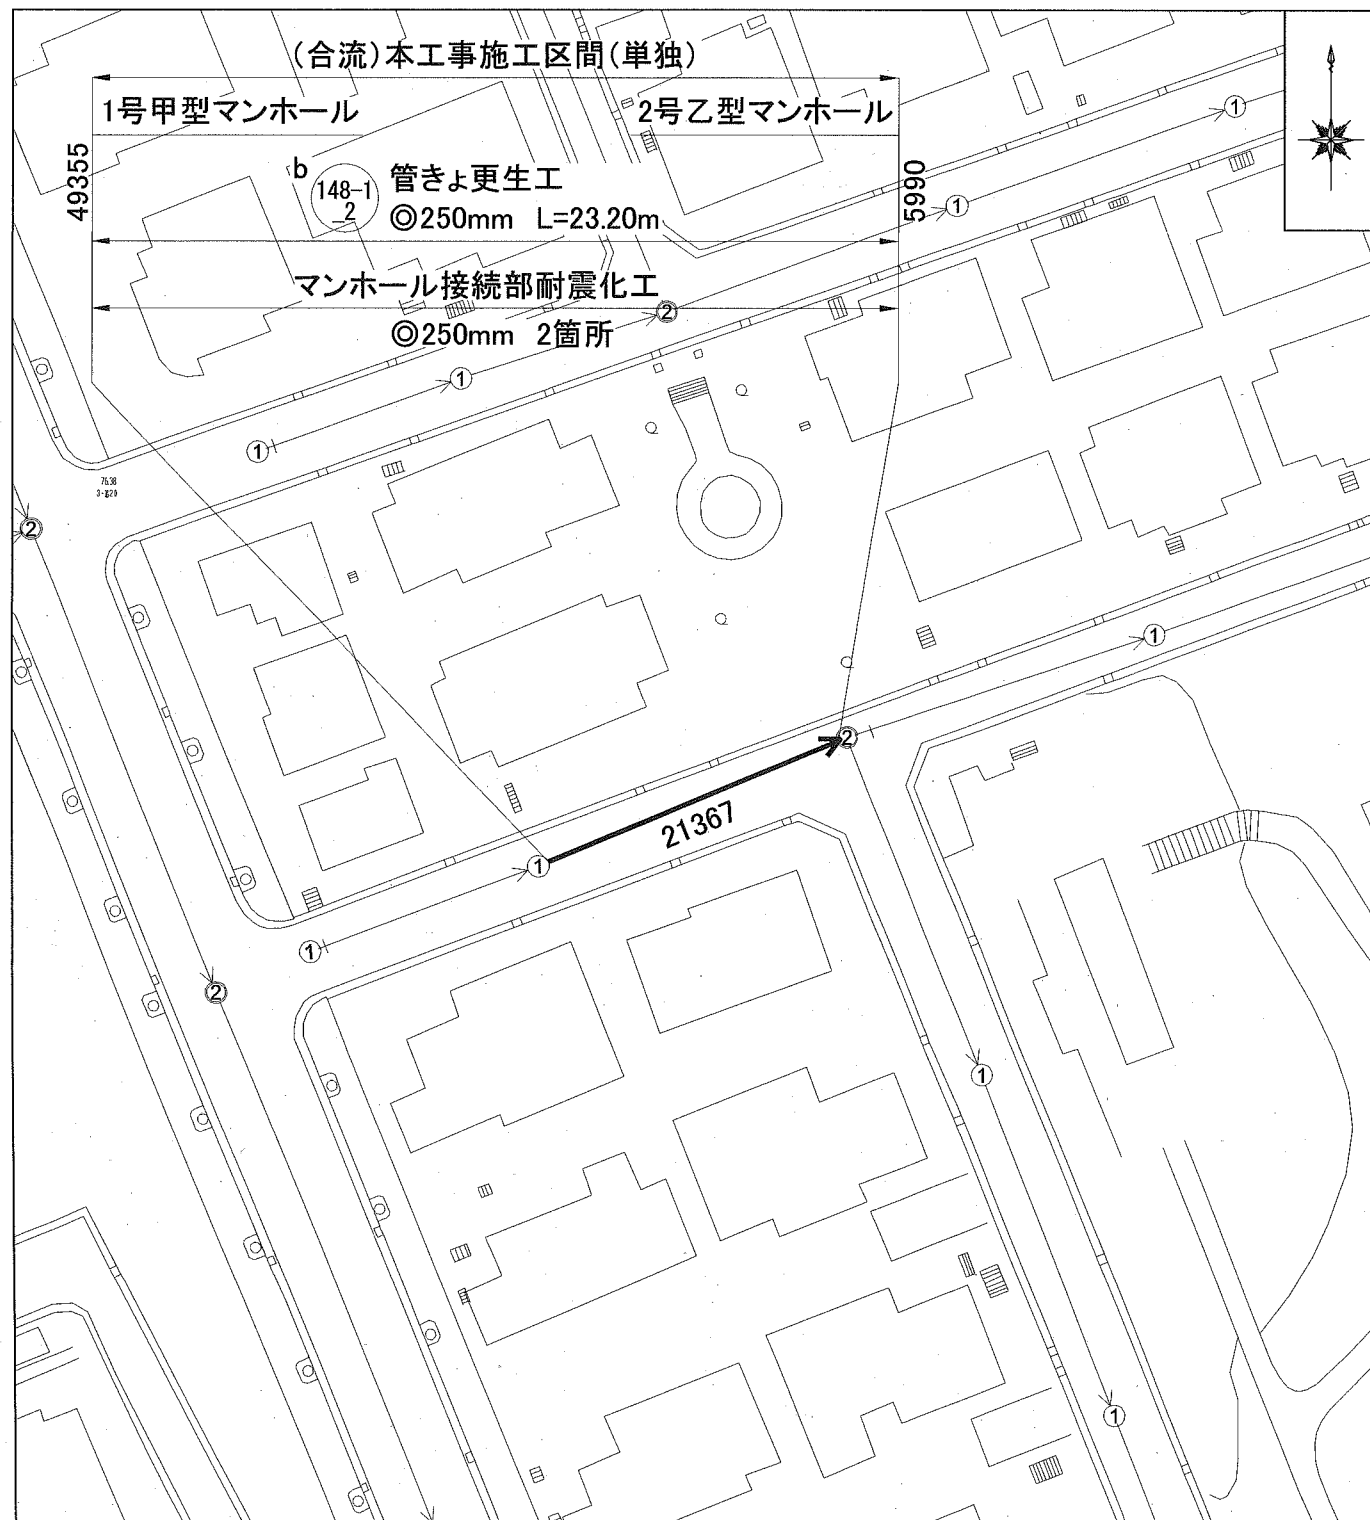

平面図(3/3) S=1:500




横須賀市上下水道局			
図名	面称	1工区追浜排水区ほか合流管更生工事	
種別	平面図(2/3)・平面図(3/3)		
縮尺	図示	図番	面号
製年	制作月	2	3
課長	係長	担当者	設計者


数量表

記号	管渠 管理番号	上流MH 管理番号	下流MH 管理番号	補単 区分	施工 区分	管径 (mm)	既設管種	MH間延長 (m)	更生管 延長 (参考) (m)	更生管材 延長 (参考) (m)	上流土被り (m)	下流土被り (m)	軸荷重	更生 構造	穿孔工 (箇所)	前処理工			本管マンホール接続部耐震化 (参考)	
																突出 (箇所)	モルタル除去 (箇所)	木根 (箇所)	上流	下流
a	78383	65732	29103	単独	昼間	250	HP(ヒューム管)	26.20	25.00	26.20	2.55	1.83	T-25	自立管	4	-	-	-	タイプII	タイプII
b	21367	49355	5990	単独	昼間	250	HP(ヒューム管)	23.20	22.15	23.20	1.93	2.35	T-25	自立管	4	-	-	-	タイプII	タイプII
c	77394	31669	36689	単独	昼間	250	TP(陶管)	23.60	22.55	23.60	1.48	1.32	T-25	自立管	4	-	-	2	タイプII	タイプII


(参考)

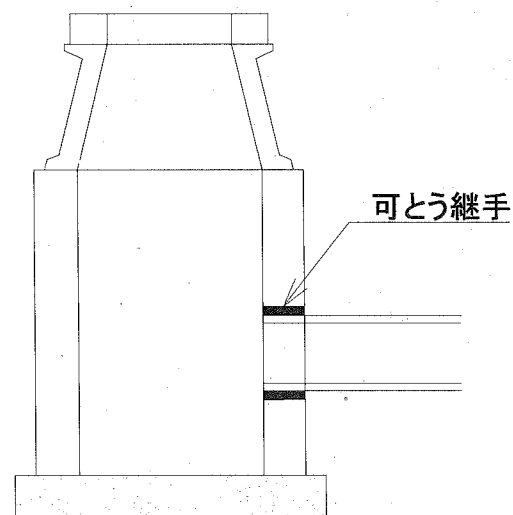

タイプI

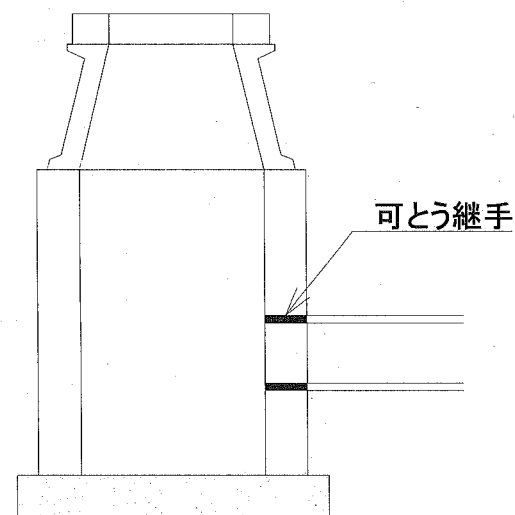

タイプII

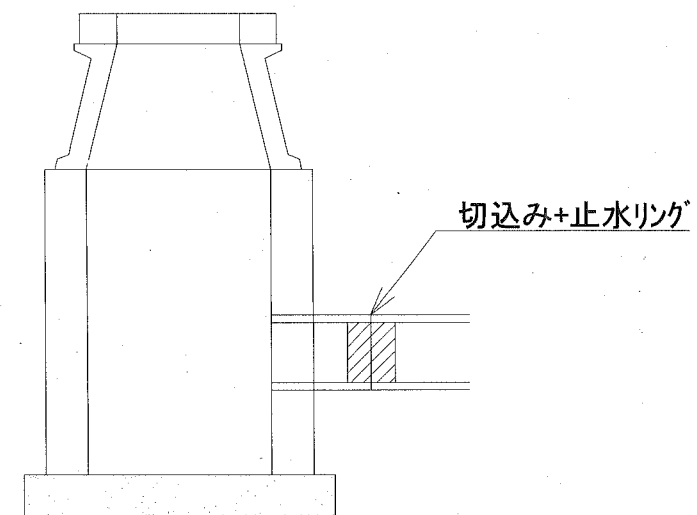

タイプIII

横須賀市上下水道局				
図名	面称	1工区追浜排水区ほか合流管更生工事		
種別	数量表			
縮尺	NON SCALE	図番	面号	3/3
製年	作月	令和2年10月 日		
課長	係長	担当者	設計者	