


位置図 S=1:2,500




平面図 S=1:300

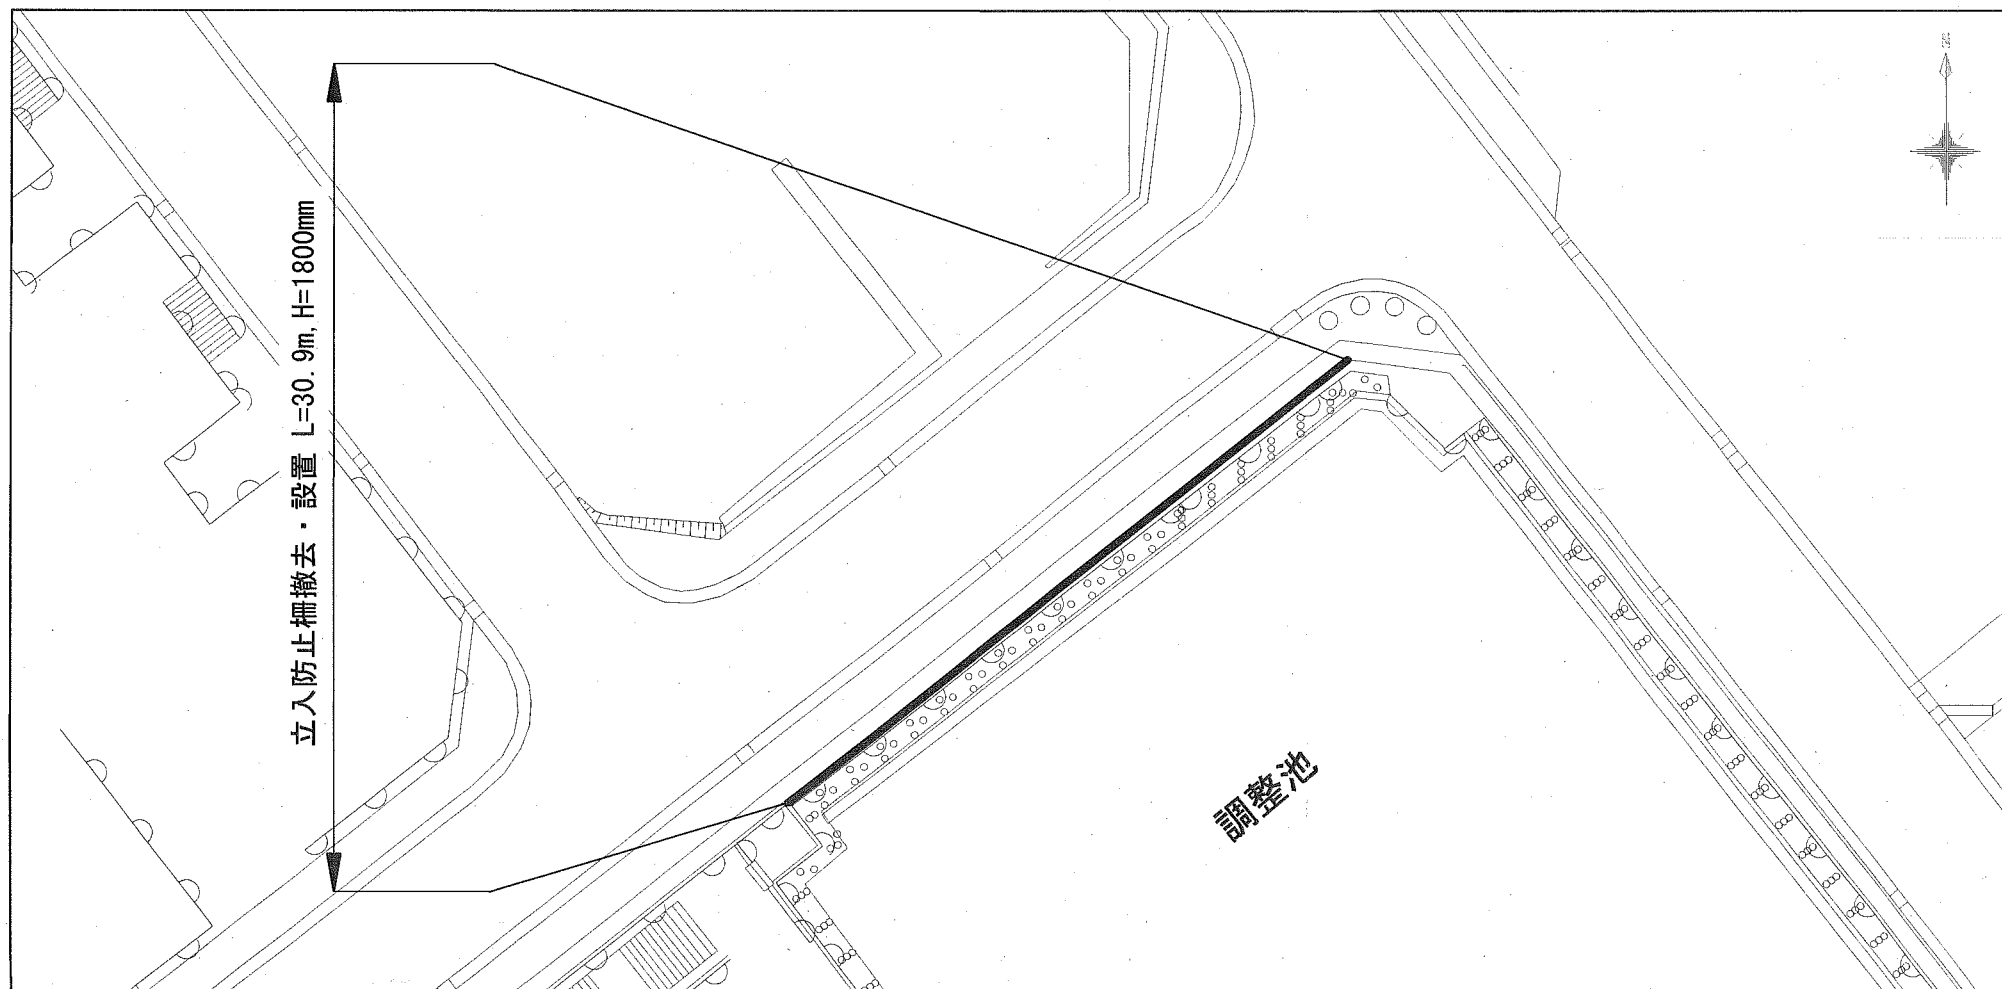


立入防止柵構造図 S=1:30

(参考図)

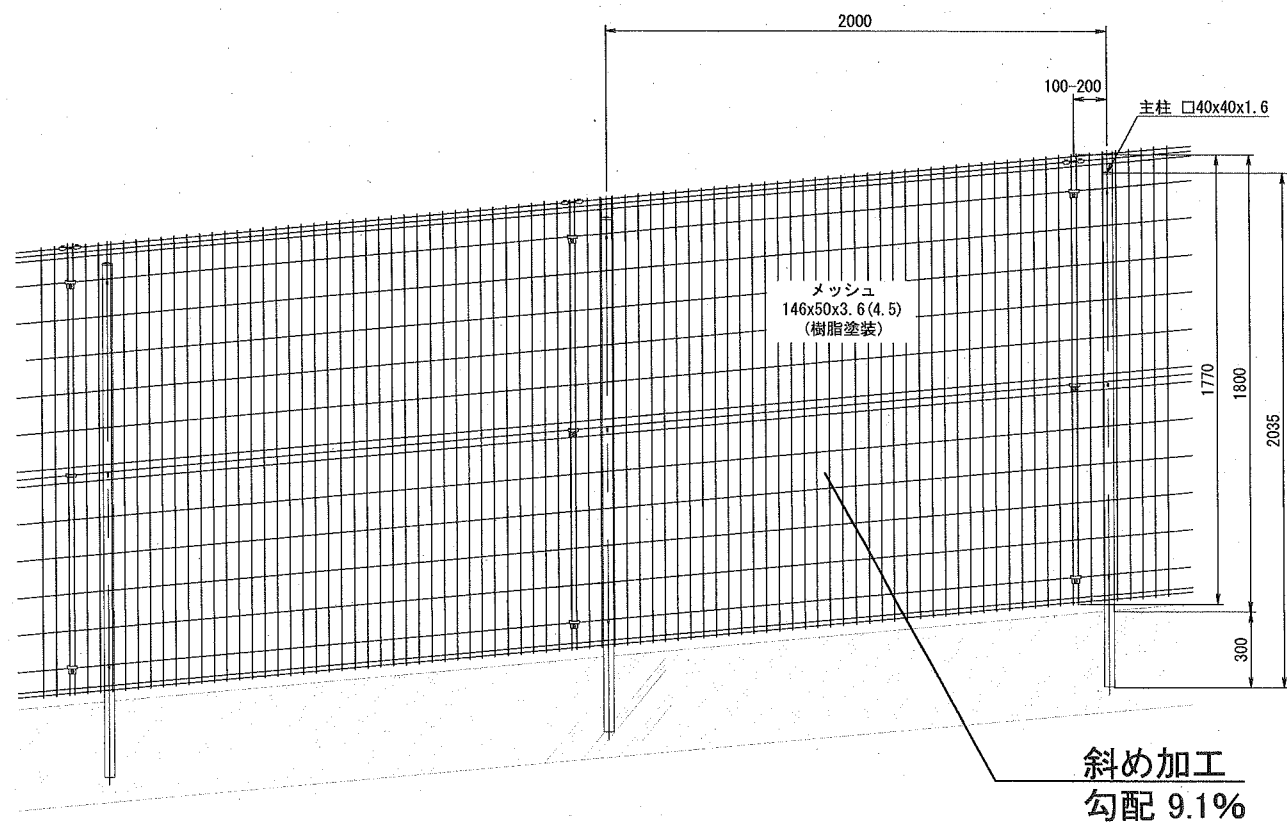

標準断面図 S=1:300

立入防止柵撤去・設置 H=1800mm

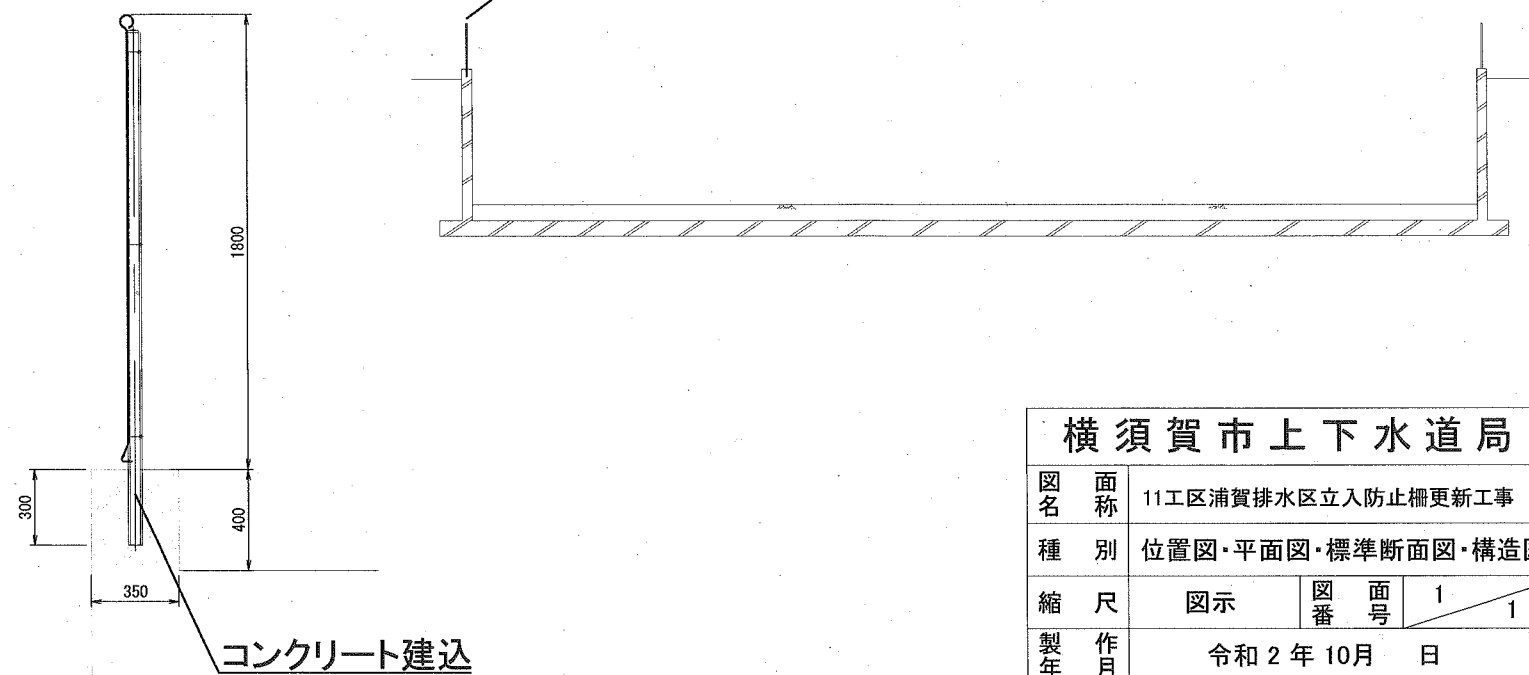

横須賀市上下水道局

図名	11工区浦賀排水区立入防止柵更新工事			
種別	位置図・平面図・標準断面図・構造図			
縮尺	図示	図番号	1 / 1	
製年	令和2年10月 日			
課長	係長	担当者	設計者	39