



工事場所  
市立田浦中学校  
横須賀市船越町7丁目6番地

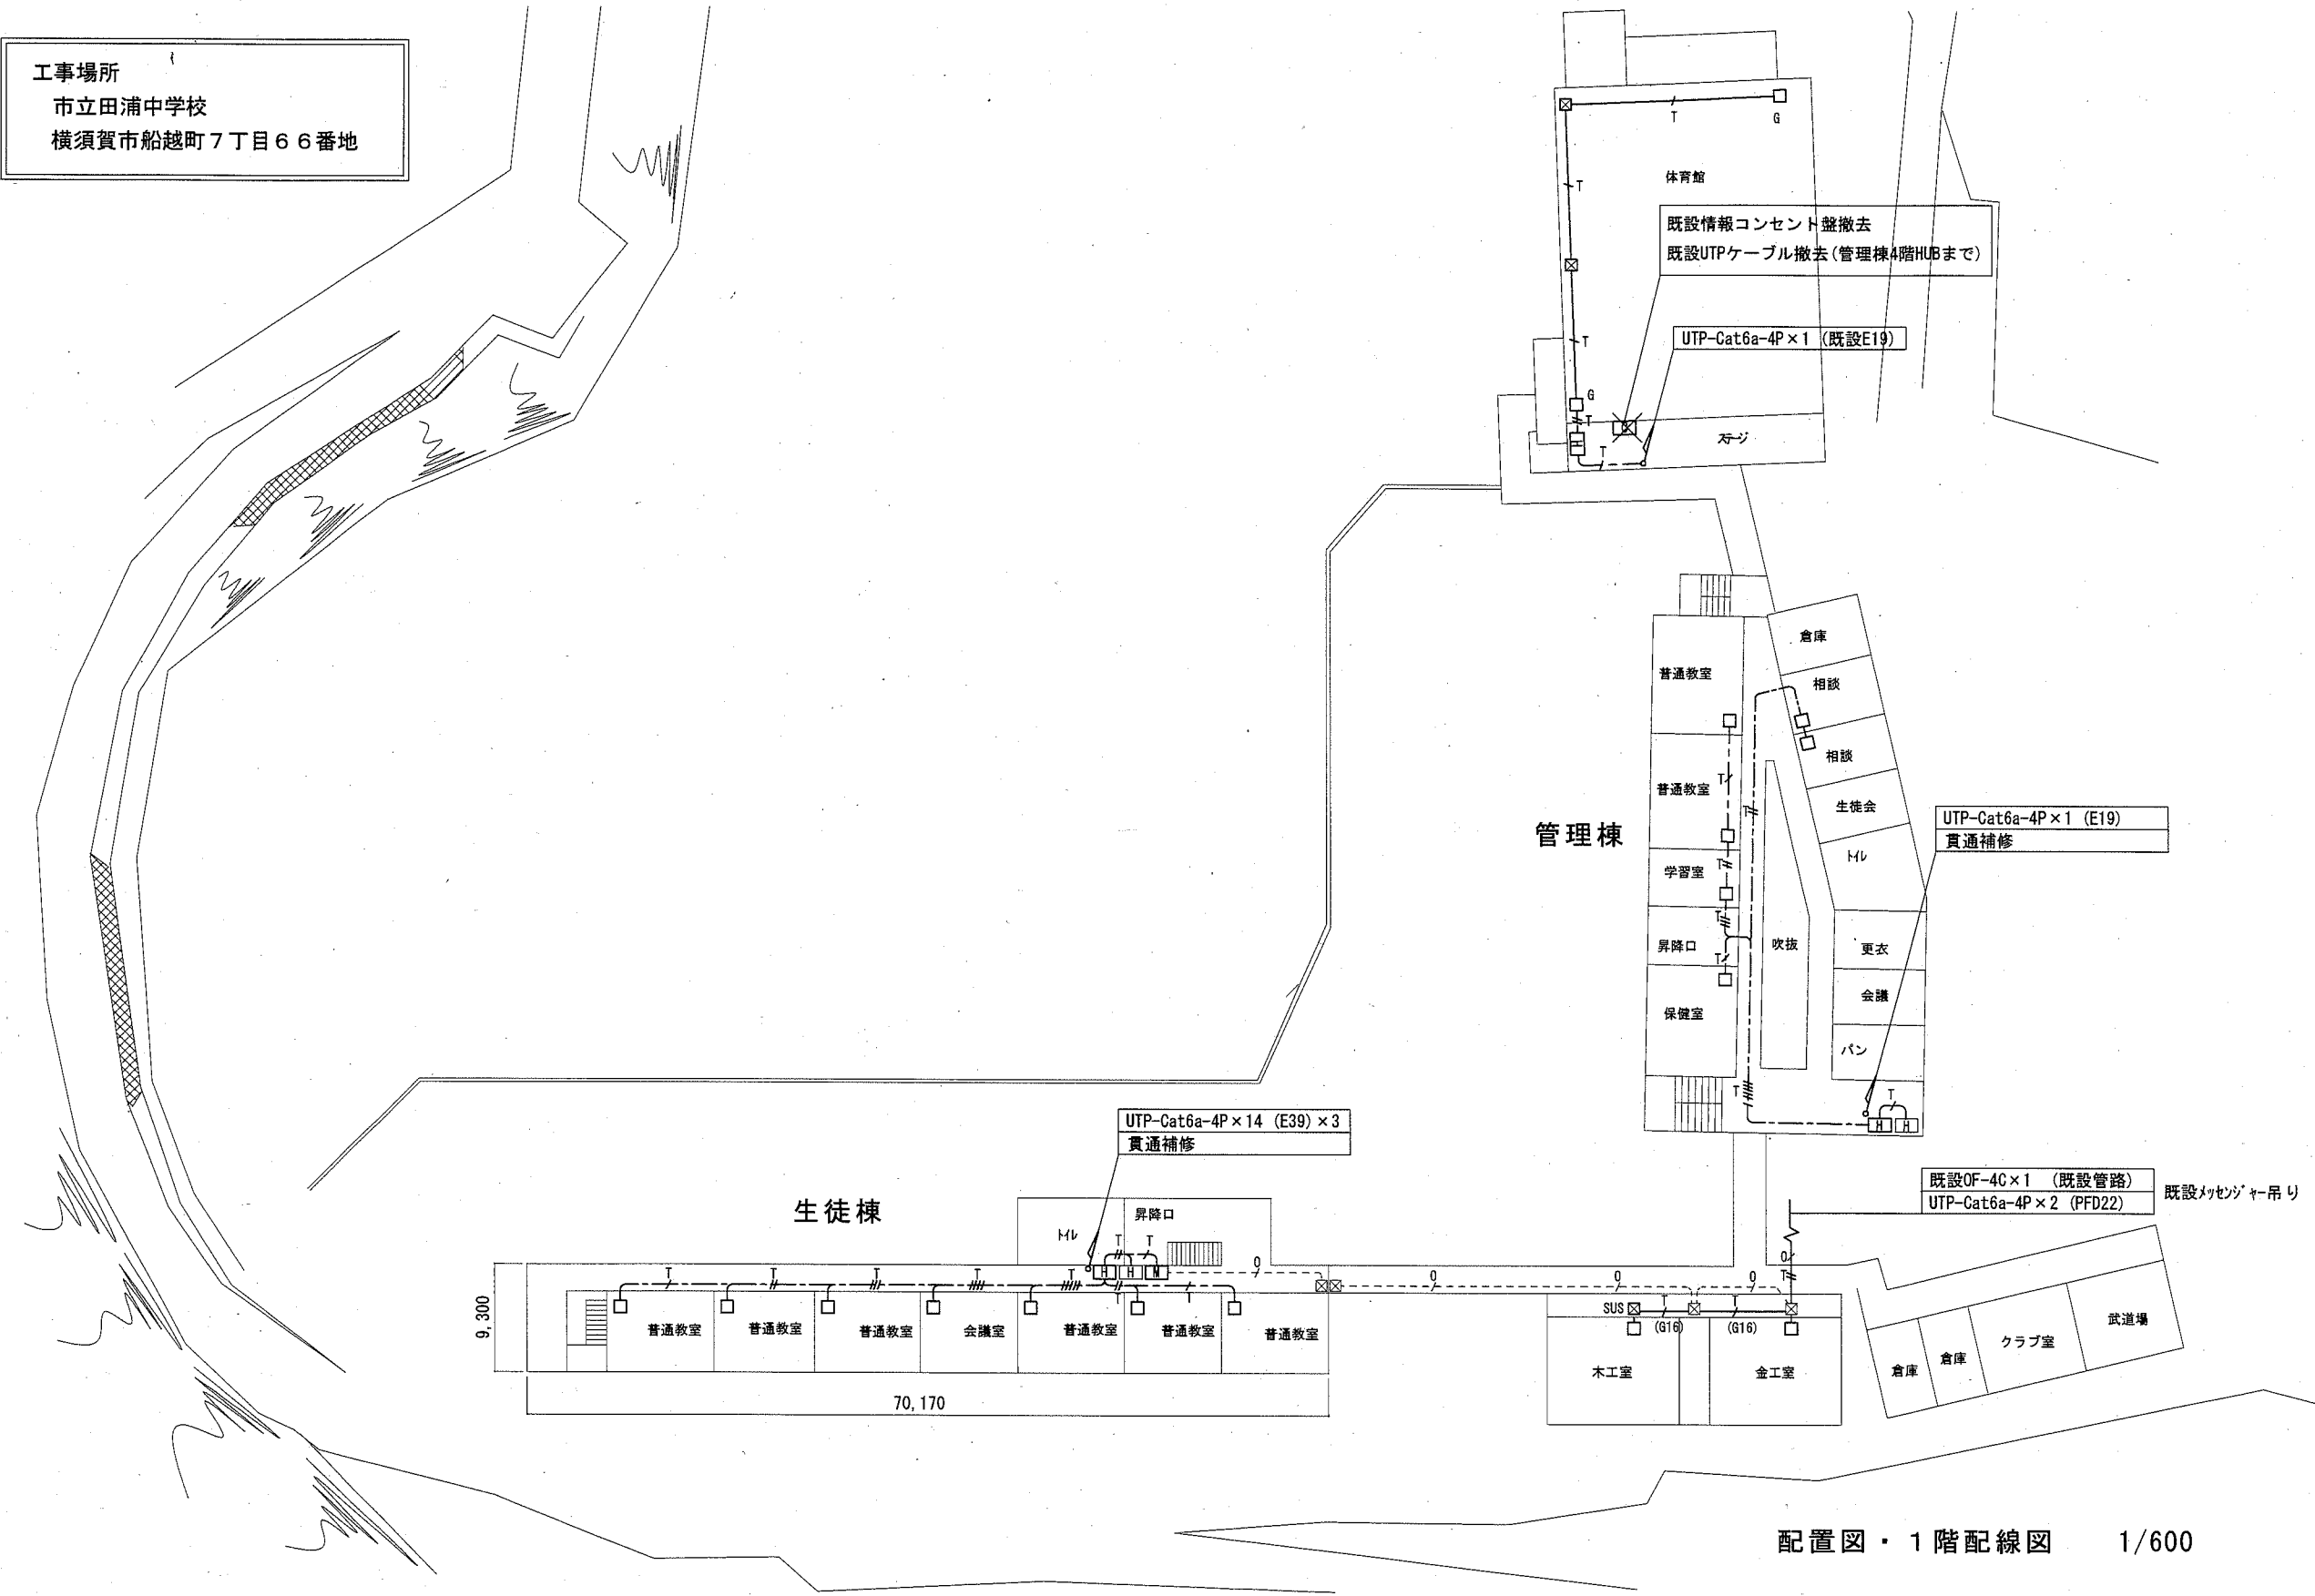


配置図・1階配線図 1/600




横須賀市 都市部 公共建築課		図番	1/13	図面名称	市立田浦中学校 1階 構内LAN配線図	課長
工事名	市立田浦中学校ほか2校構内情報通信網改修工事			縮尺	1/600 (A3)	令和2年10月 日

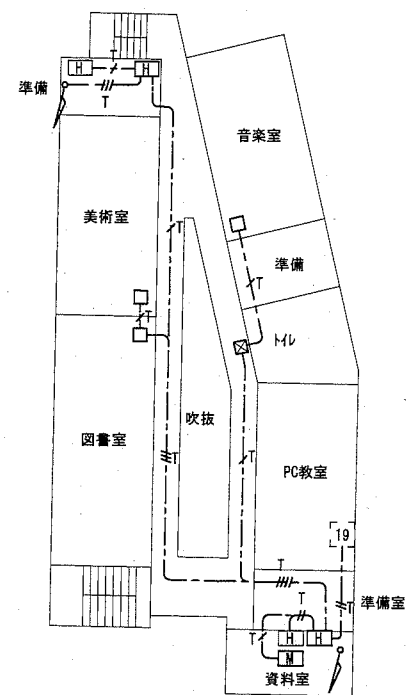

4階配線図 1/600

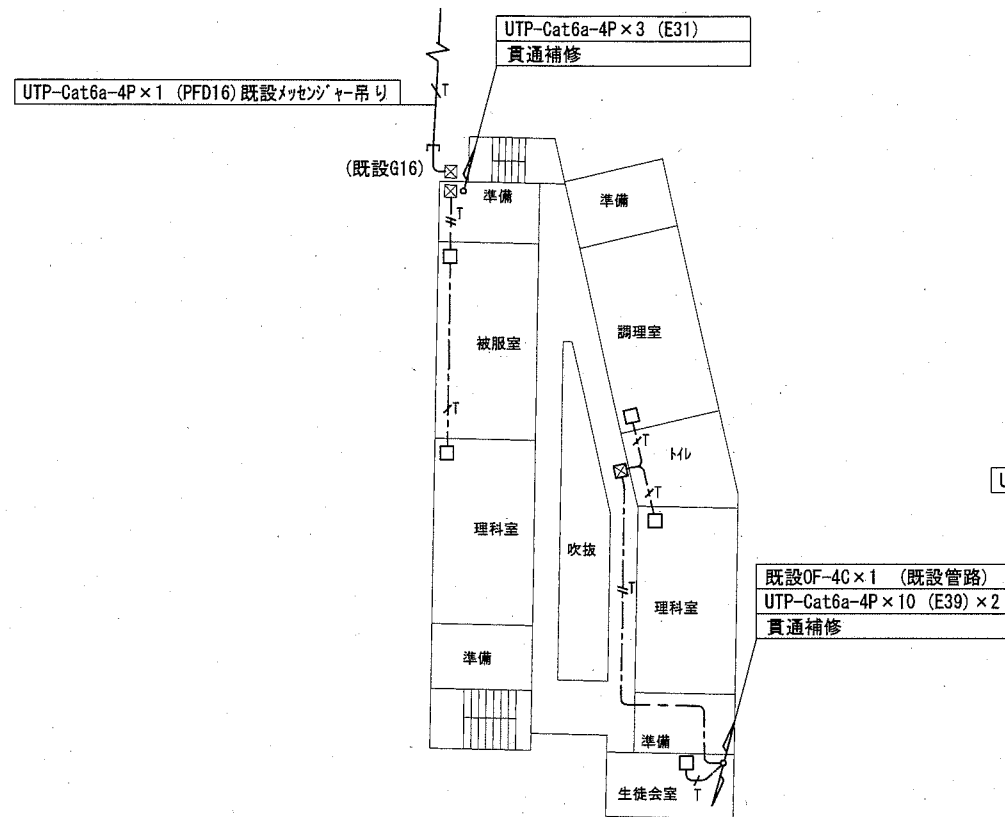


3階配線図 1/600

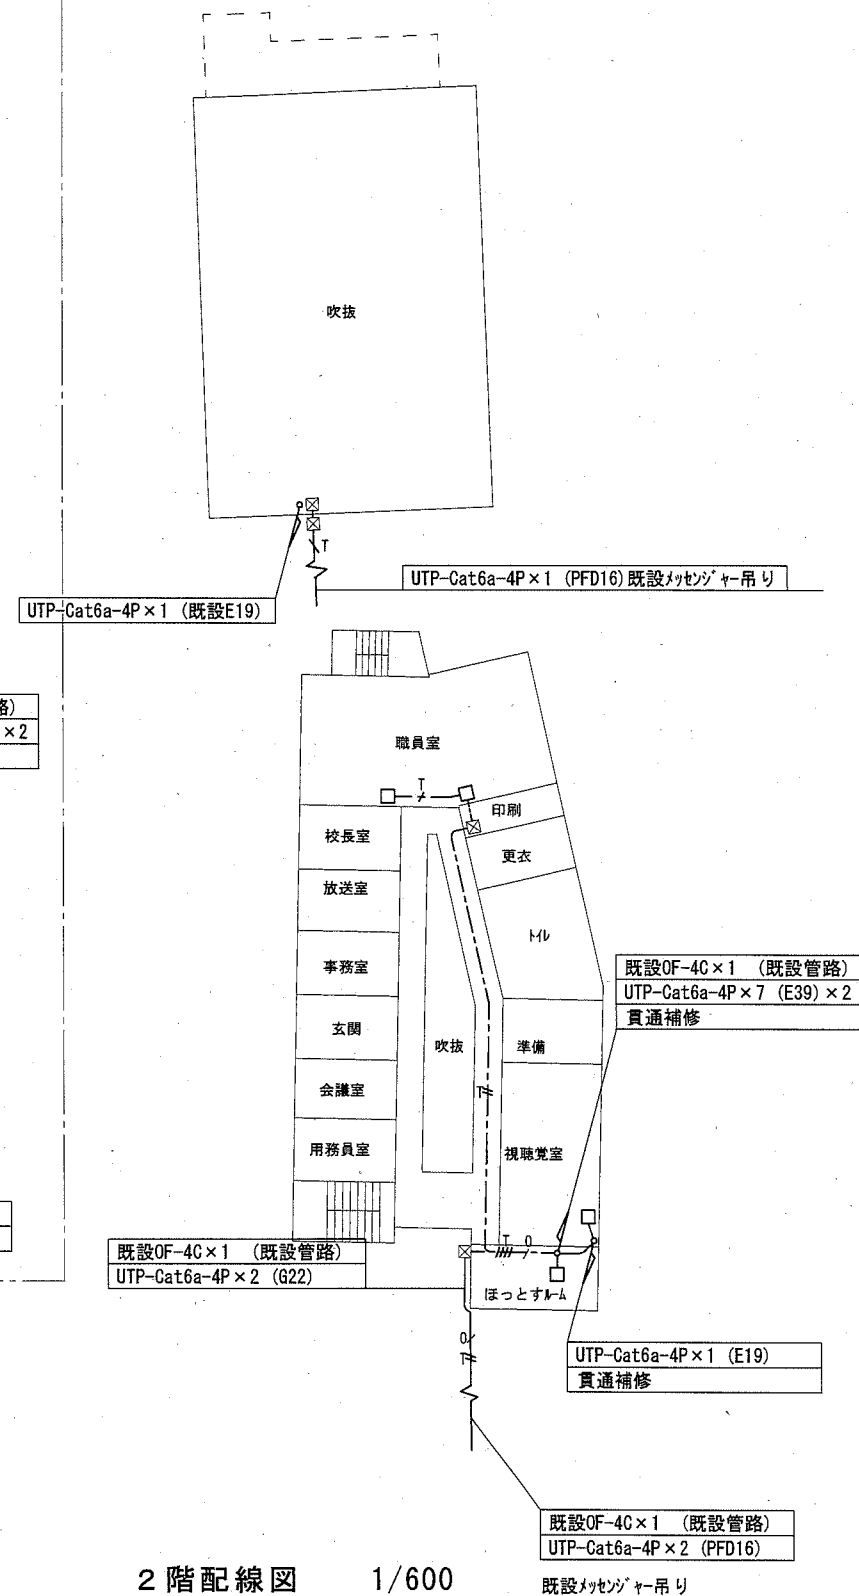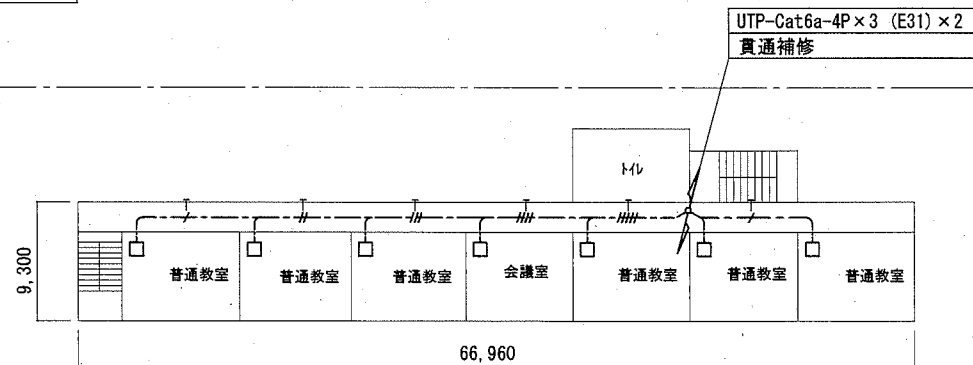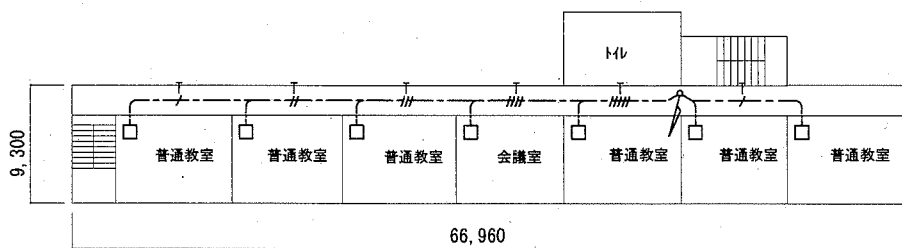

2階配線図 1/600

横須賀市 都市部 公共建築課	図番 2/13	図面名称 市立田浦中学校 2~4階 構内LAN配線図	課長
工事名 市立田浦中学校ほか2校構内情報通信網改修工事	縮尺 1/600 (A3)	作図 令和2年10月 日	


工事場所  
市立田浦中学校  
横須賀市船越町7丁目66番地

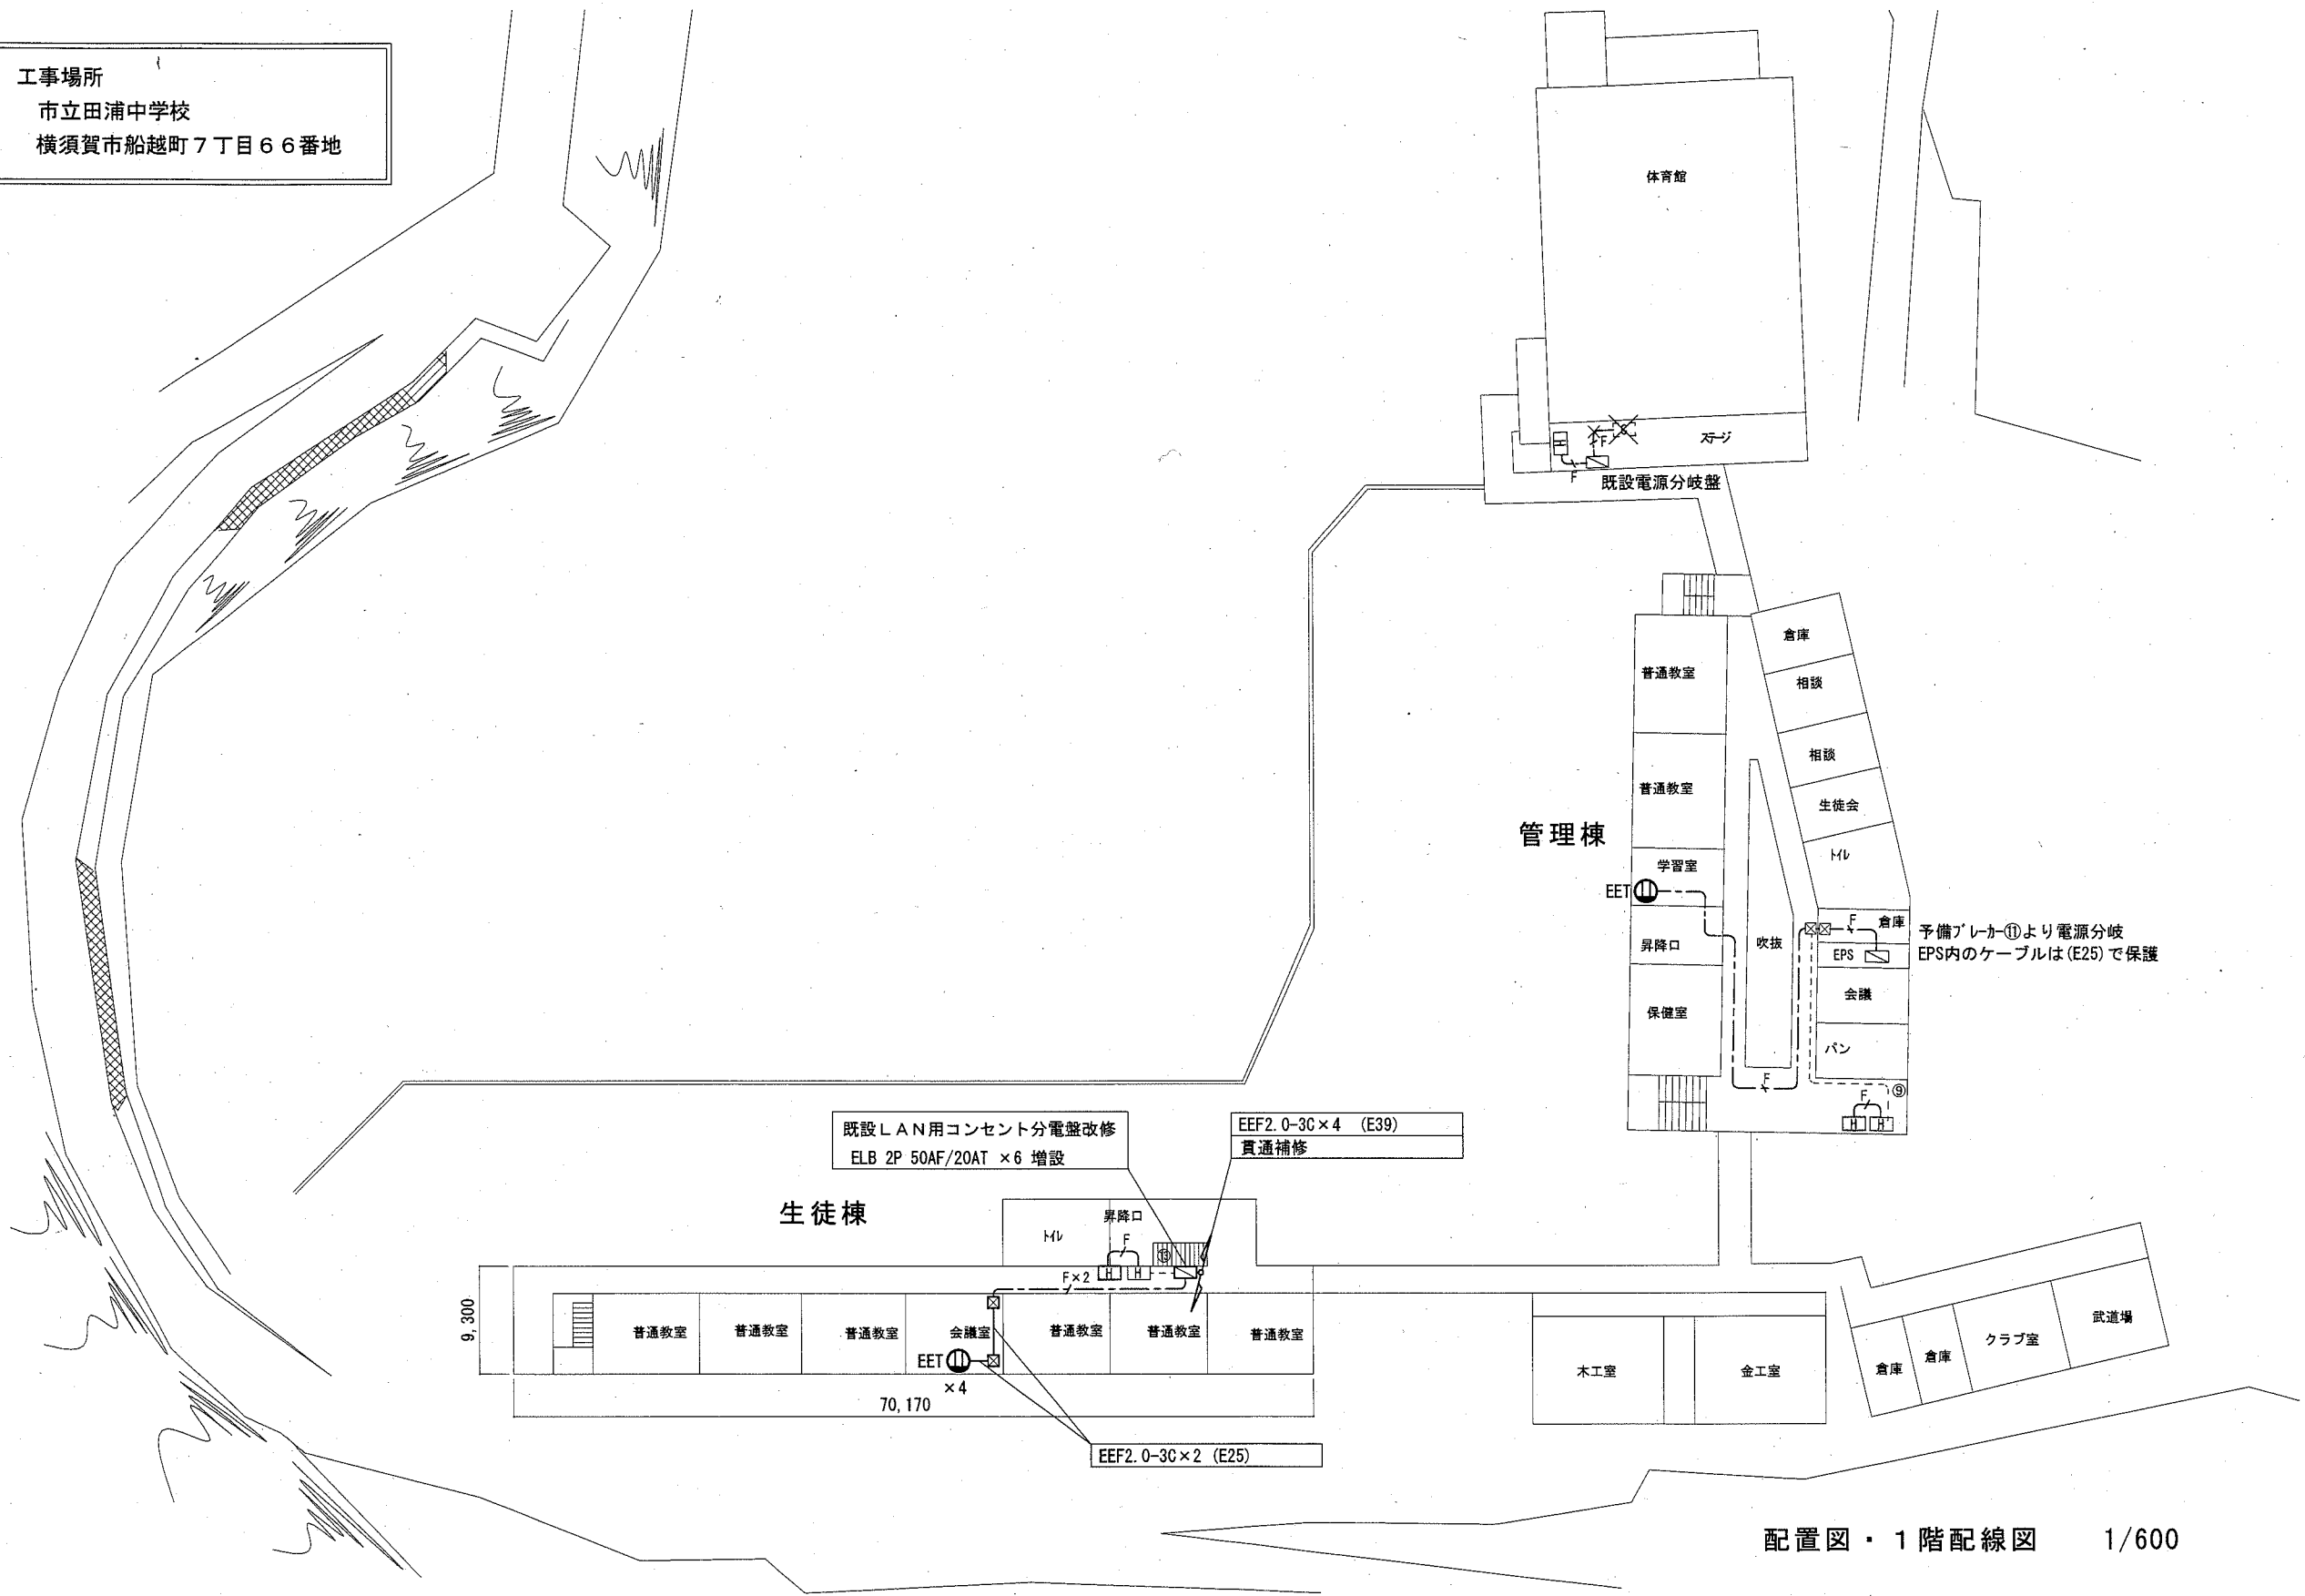


配置図・1階配線図 1/600

横須賀市 都市部 公共建築課		図番	3/13	図面名称	市立田浦中学校 1階 コンセント配線図		課長
工事名	市立田浦中学校ほか2校構内情報通信網改修工事			縮尺	1/600 (A3)	作図	令和2年10月 日





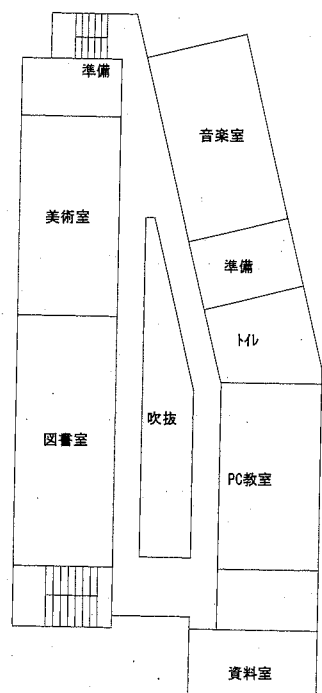



4階配線図 1/600

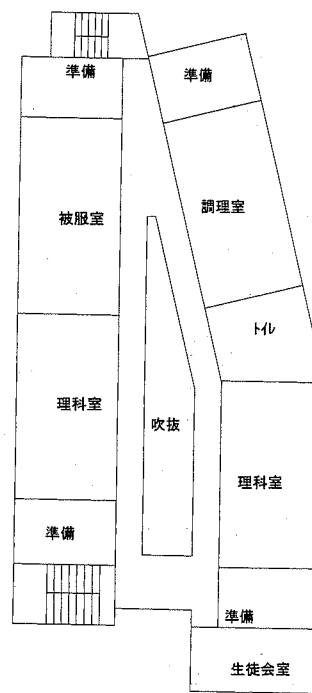


3階配線図 1/600

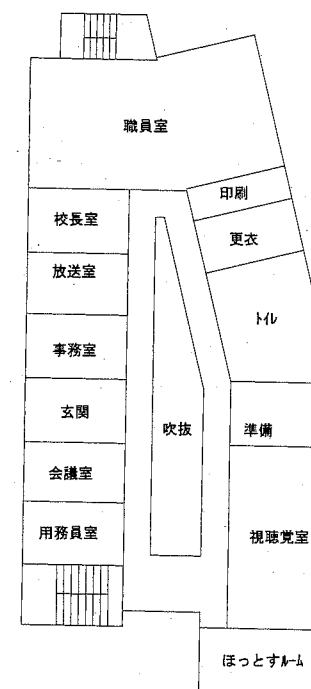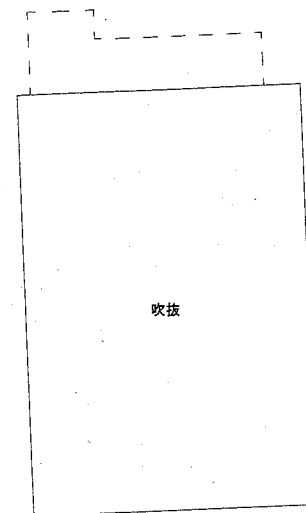

2階配線図 1/600

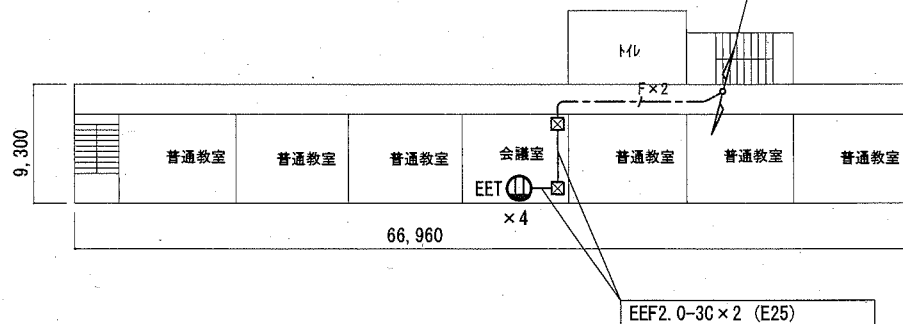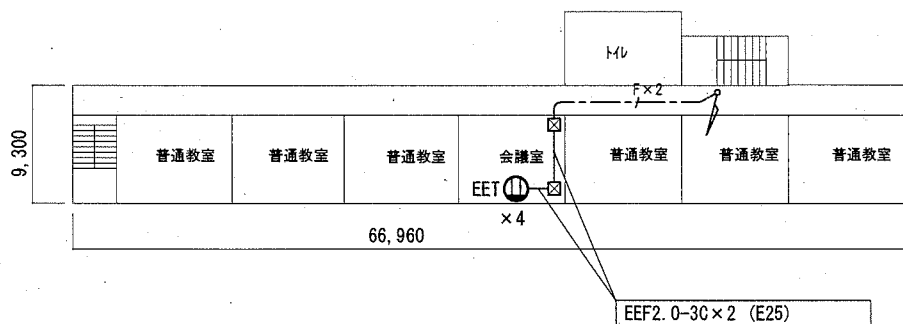


横須賀市 都市部 公共建築課		図番	4/13	図面名称		市立田浦中学校 2~4階 コンセント配線図		課長
工事名	市立田浦中学校ほか2校構内情報通信網改修工事			縮尺	1/600 (A3)	作図	令和2年10月 日	

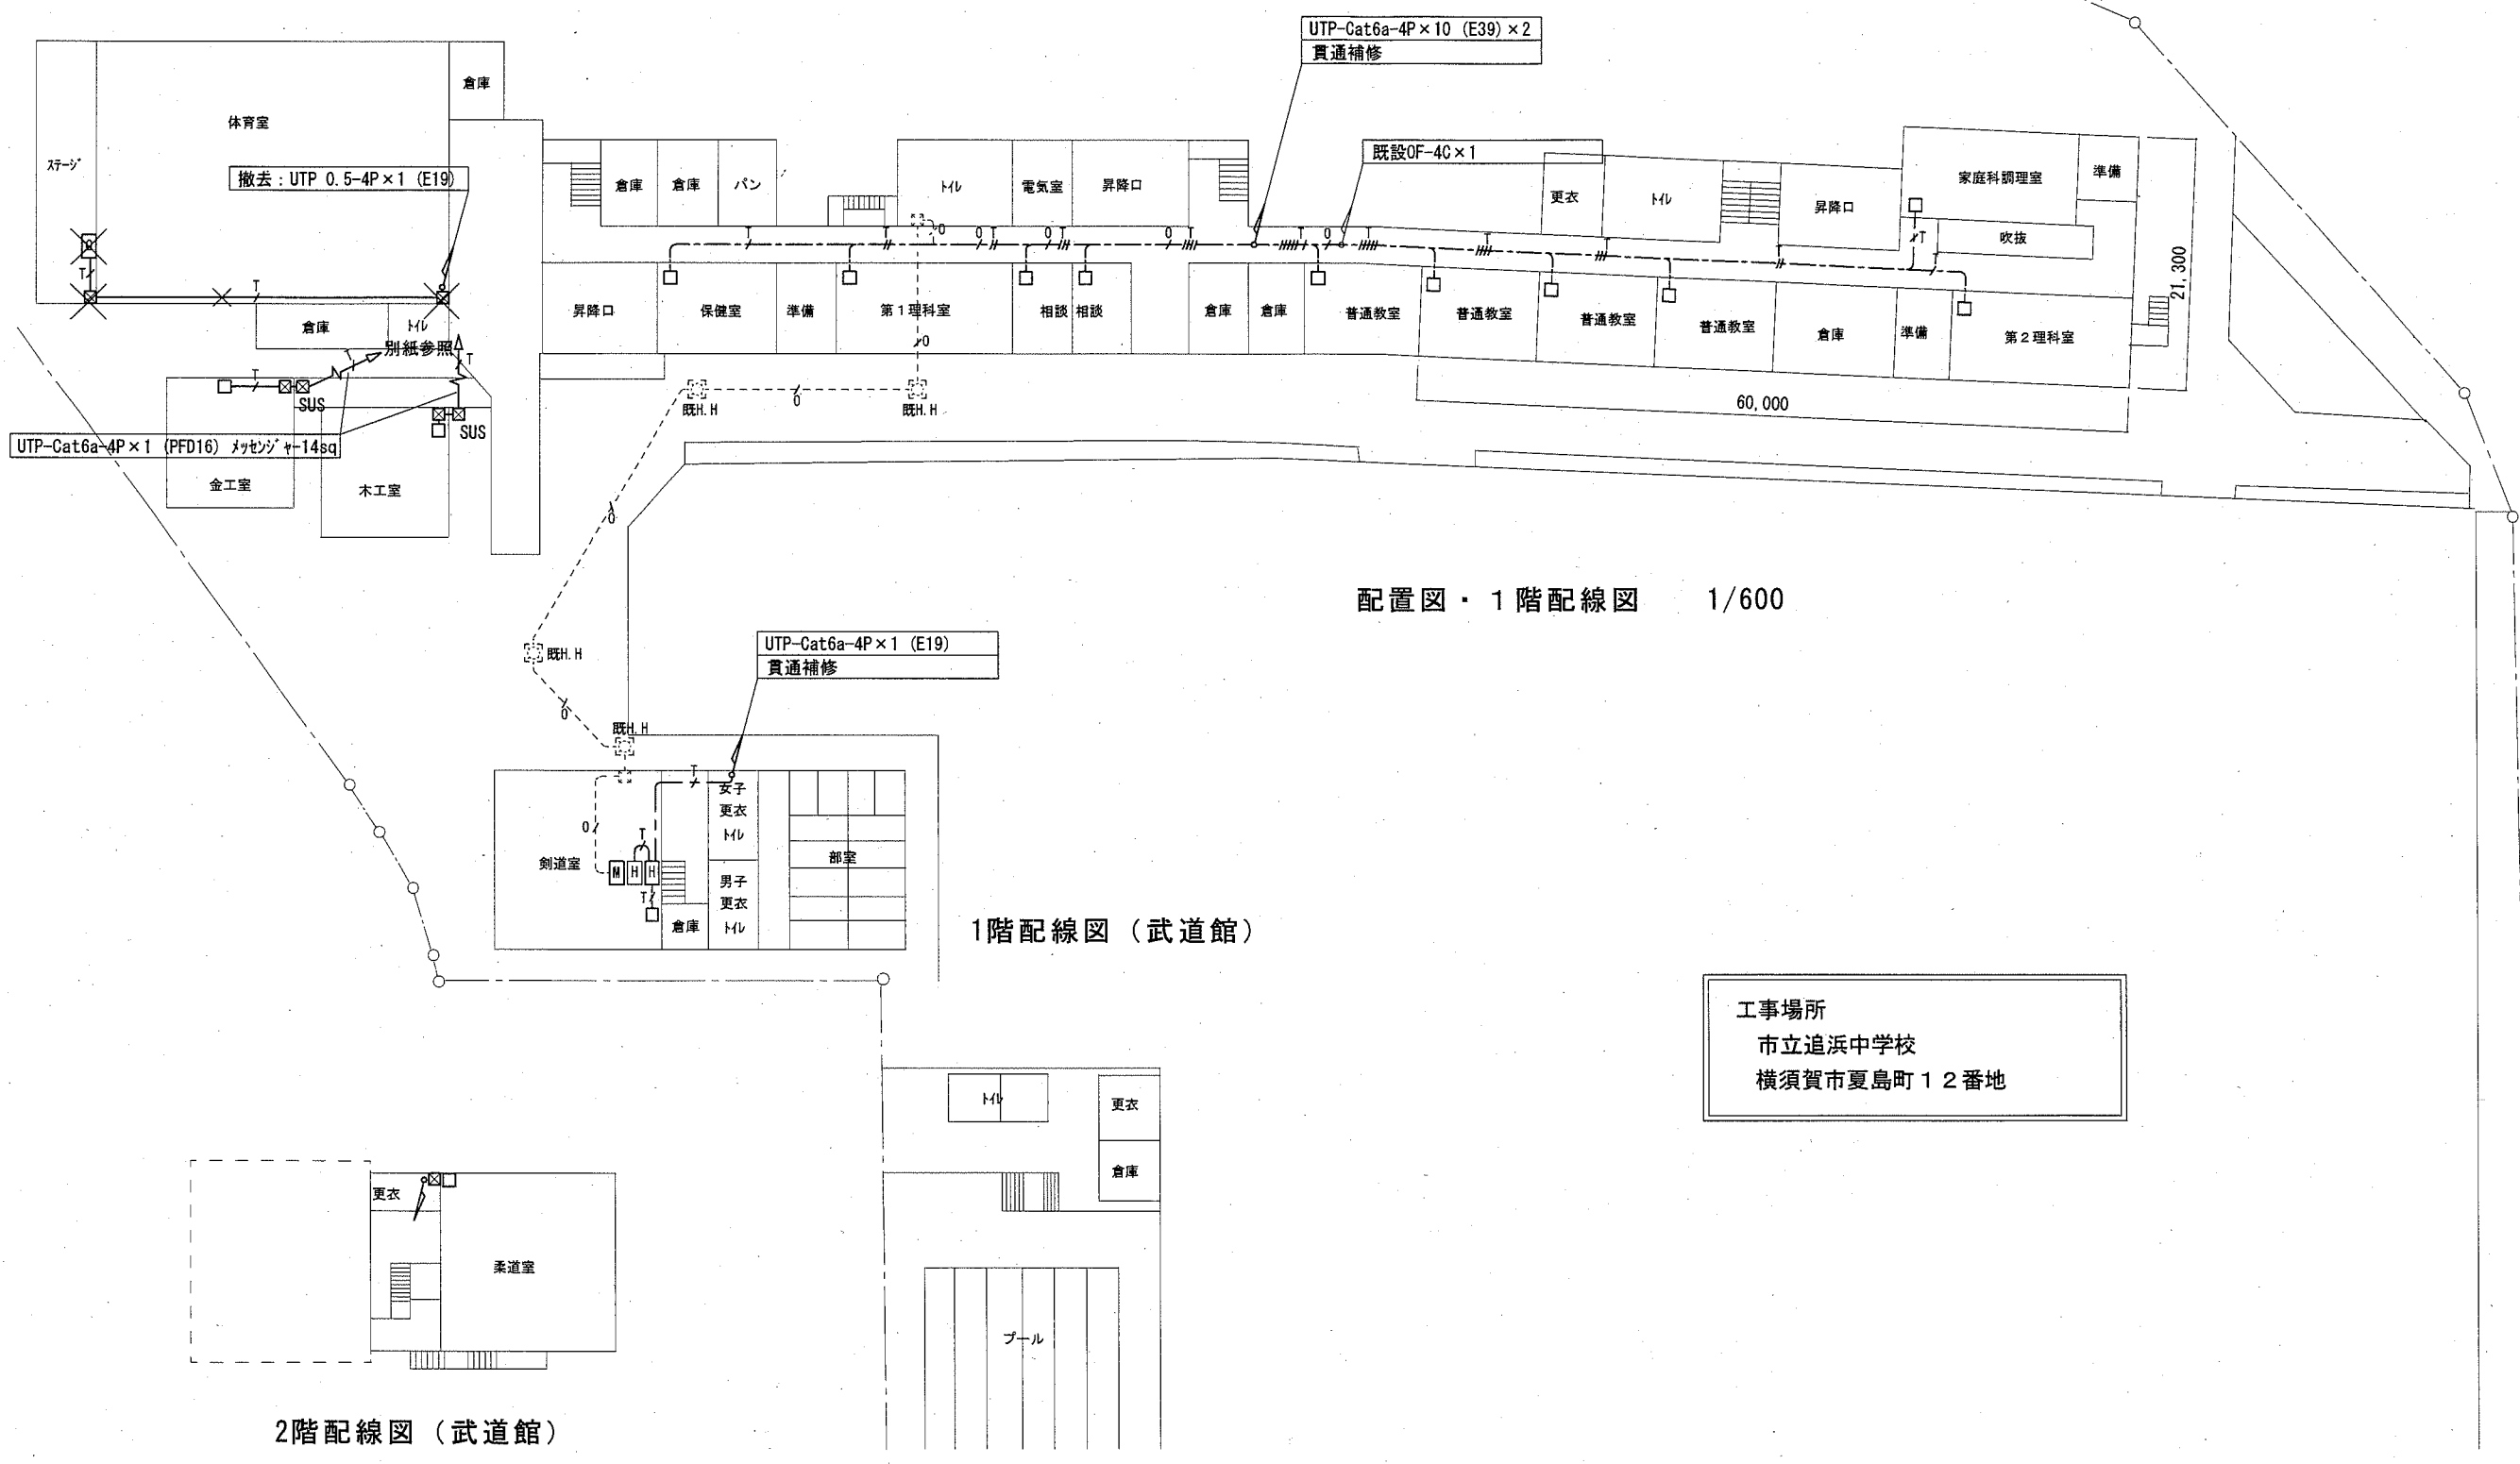


横須賀市 都市部 公共建築課		図番	5/13	図面名称	市立追浜中学校 1階 構内LAN配線図	課長
工事名	市立田浦中学校ほか2校構内情報通信網改修工事			縮尺	1/600 (A3)	作図 令和2年10月 日




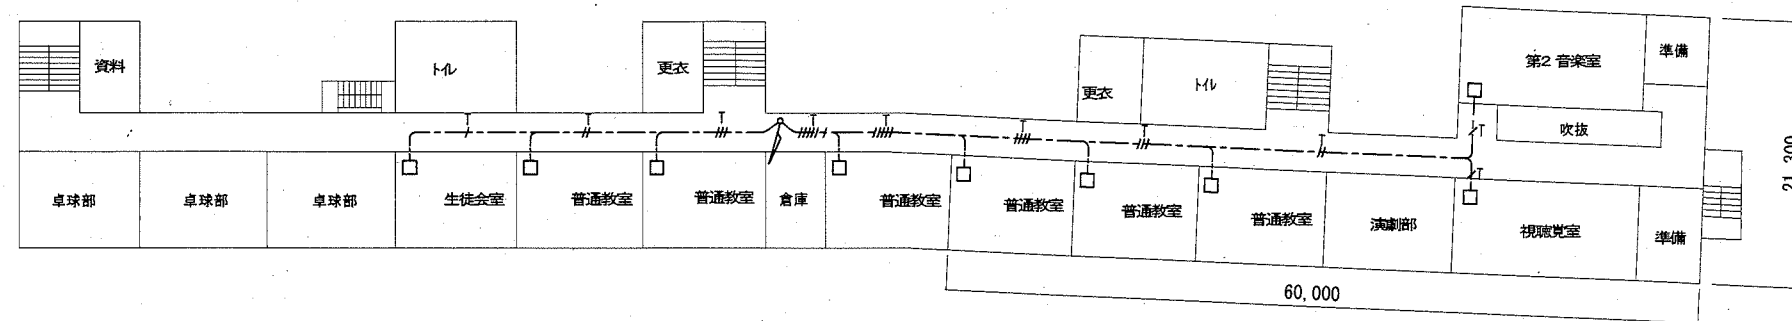


4階配線図 1/600

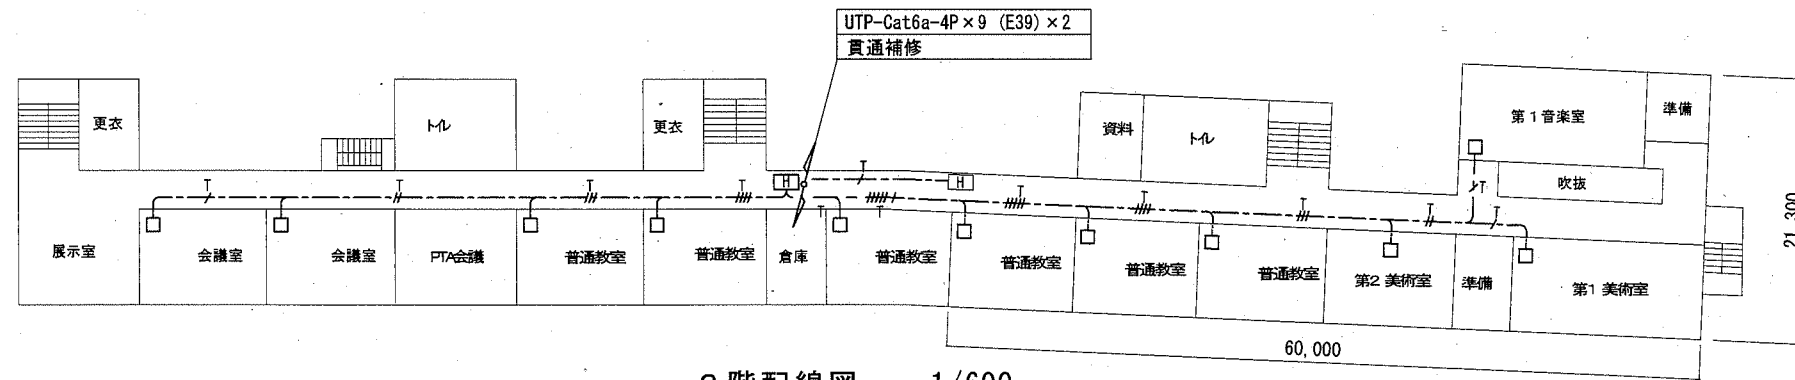


3階配線図 1/600

既設HUB盤取替え  
 撤去：既設HUB盤(500口×120 HUB(8P)収納)  
 新規：HUB盤(仕様は別紙参照)

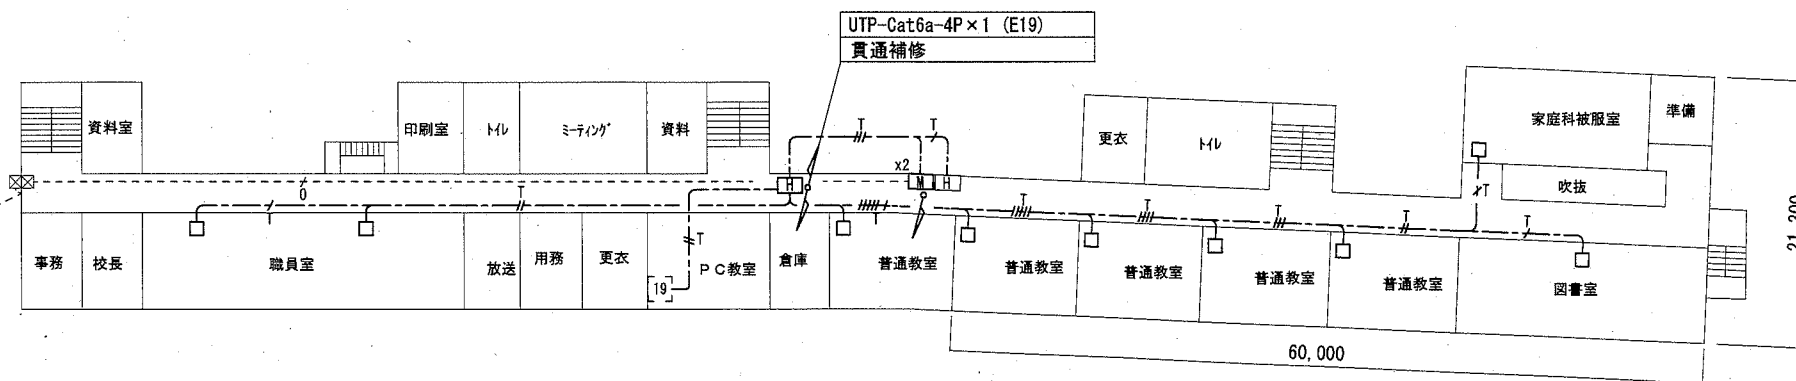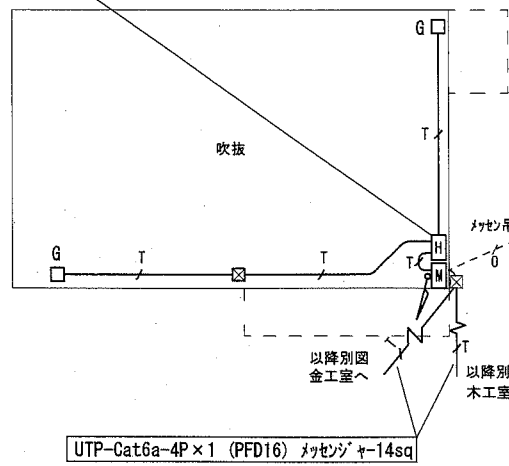

2階配線図 1/600

横須賀市 都市部 公共建築課		図番	6/13	図面名称	市立追浜中学校 2～4階 構内LAN配線図		課長
工事名	市立田浦中学校ほか2校構内情報通信網改修工事			縮尺	1/600 (A3)	作図	令和2年10月 日

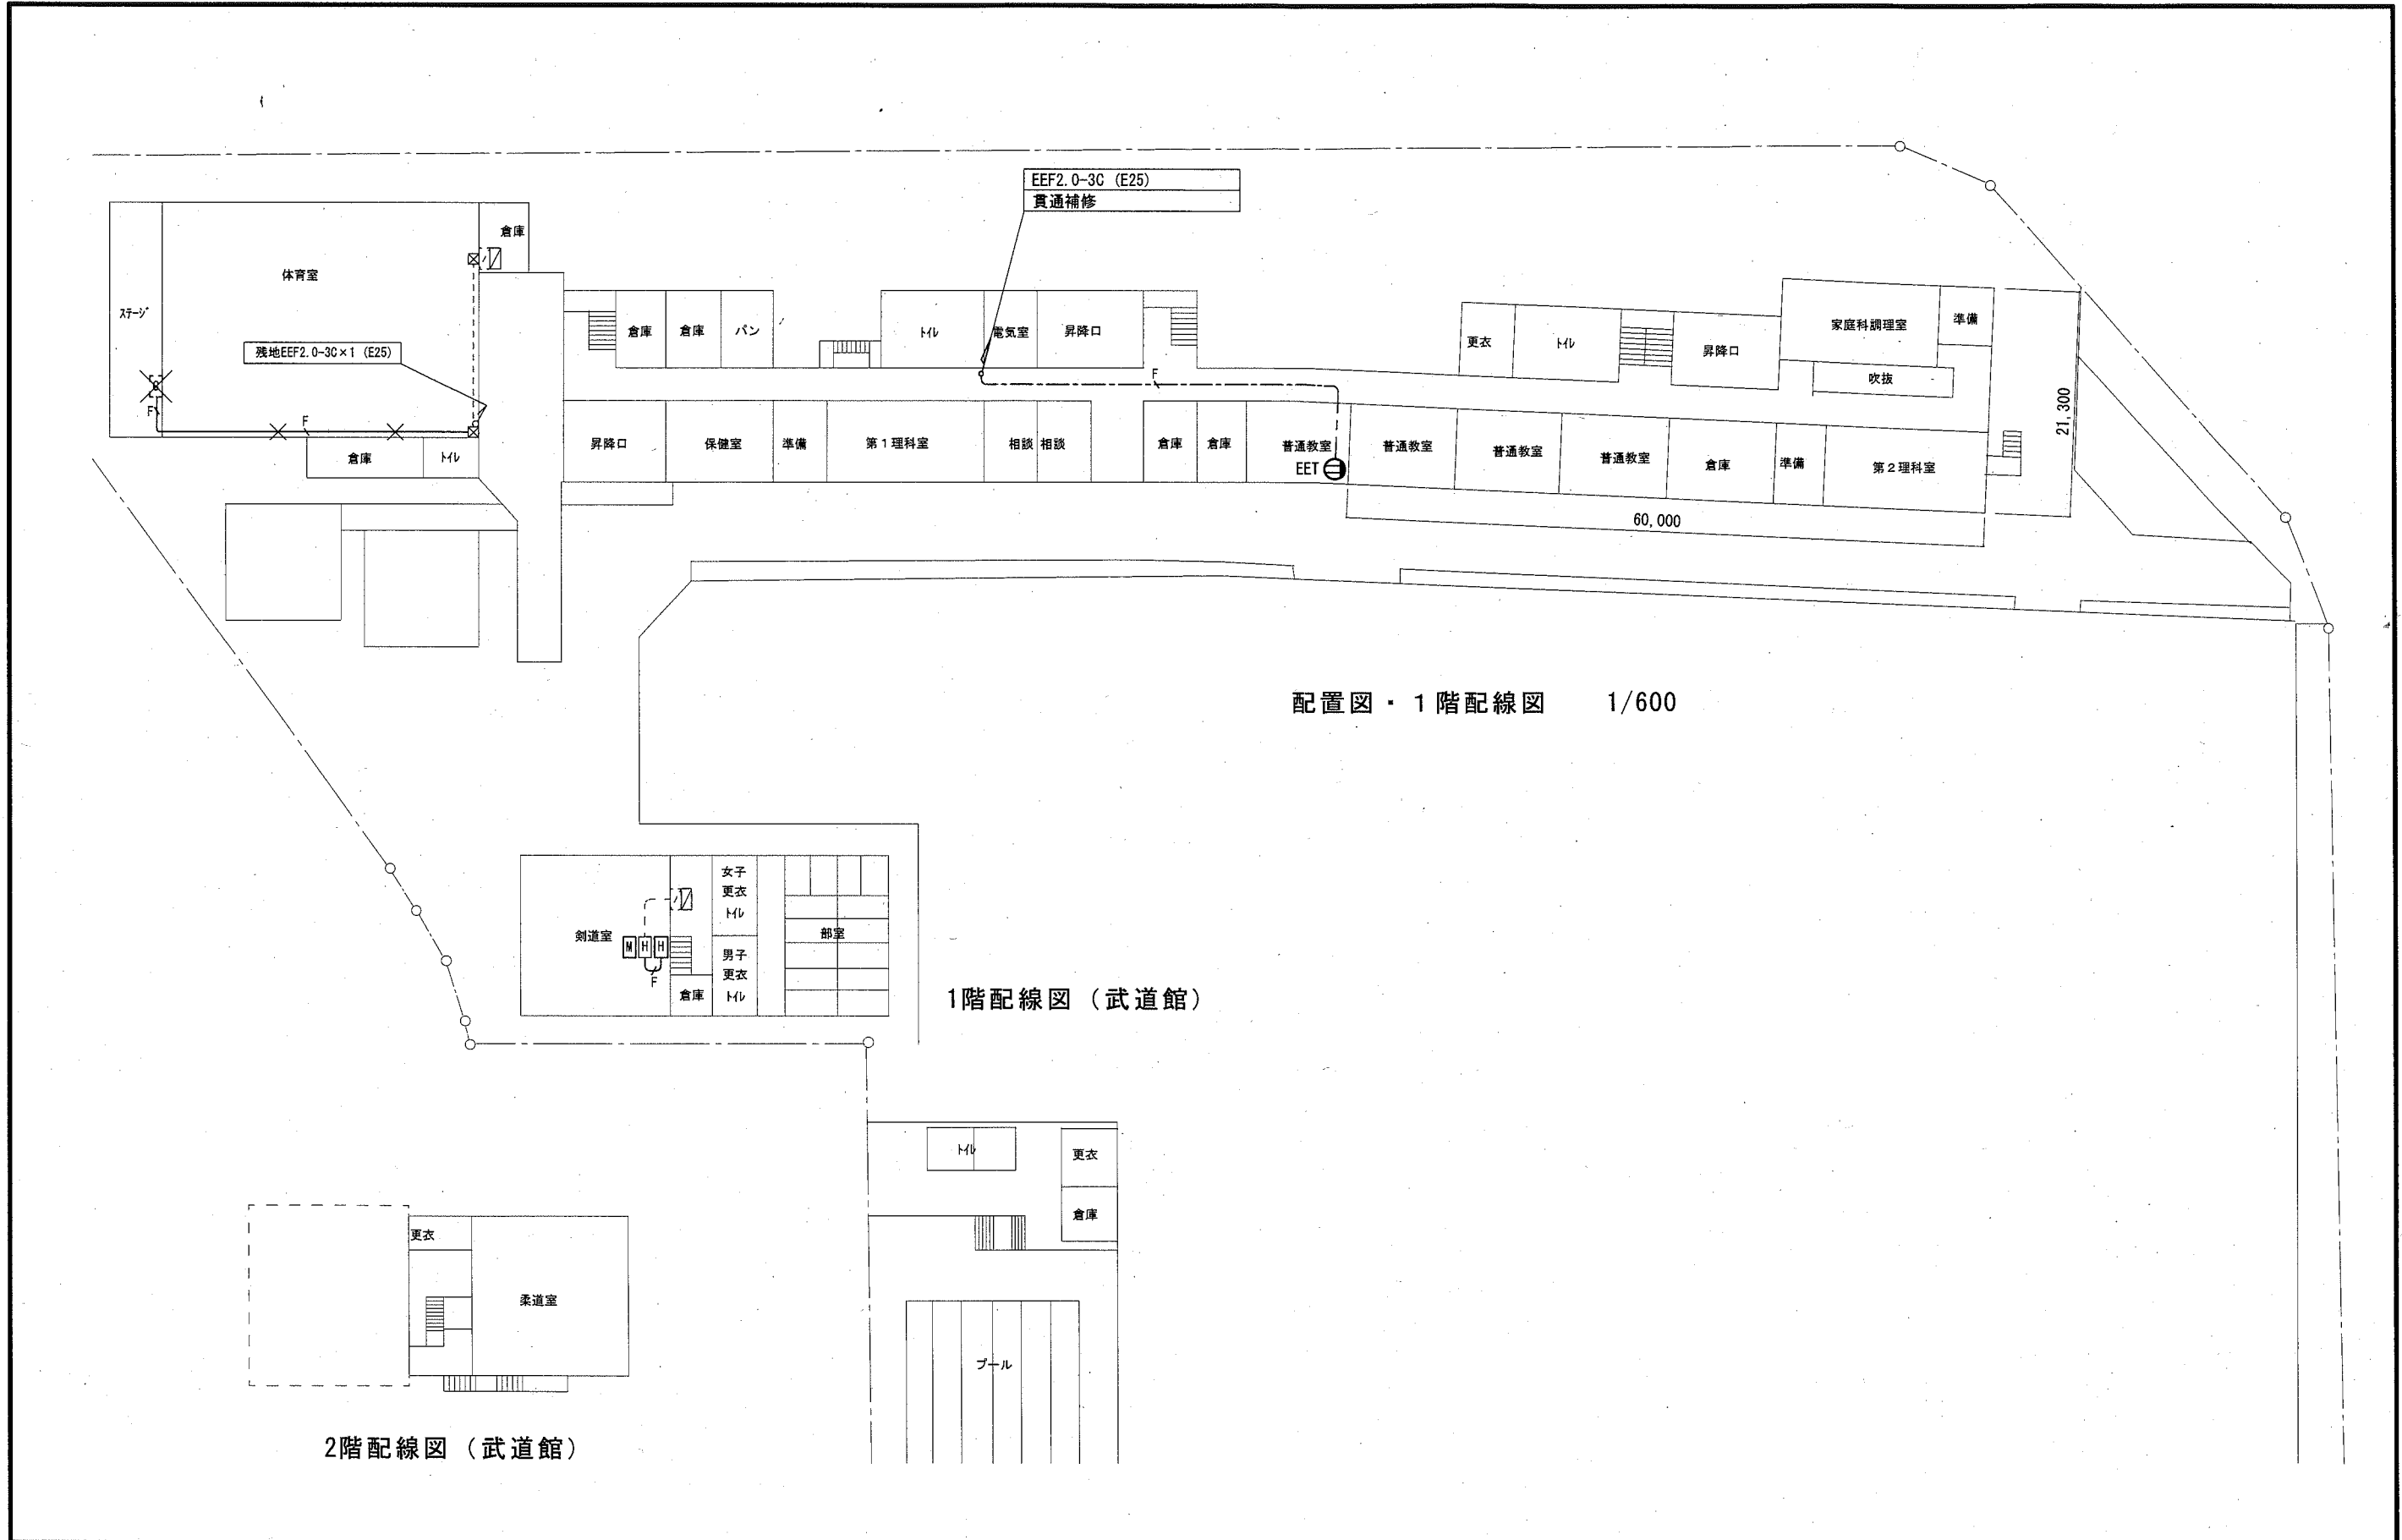


配置図・1階配線図 1/600

1階配線図 (武道館)


2階配線図 (武道館)

横須賀市 都市部 公共建築課		図番	7/13	図面名称	市立追浜中学校 1階コンセント配線図		課長
工事名	市立田浦中学校ほか2校構内情報通信網改修工事			縮尺	1/600 (A3)	作図	令和2年10月 日




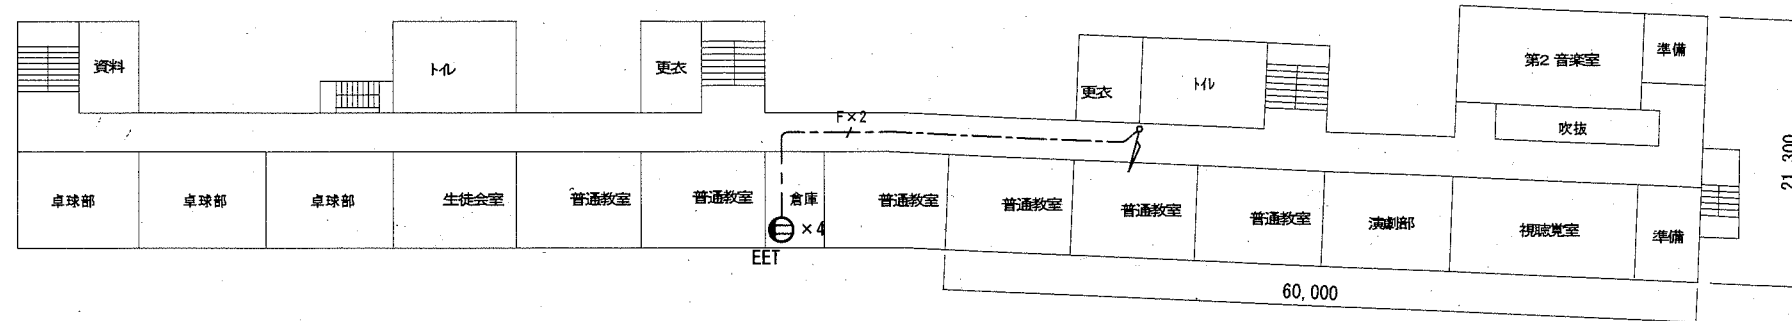

4階配線図 1/600

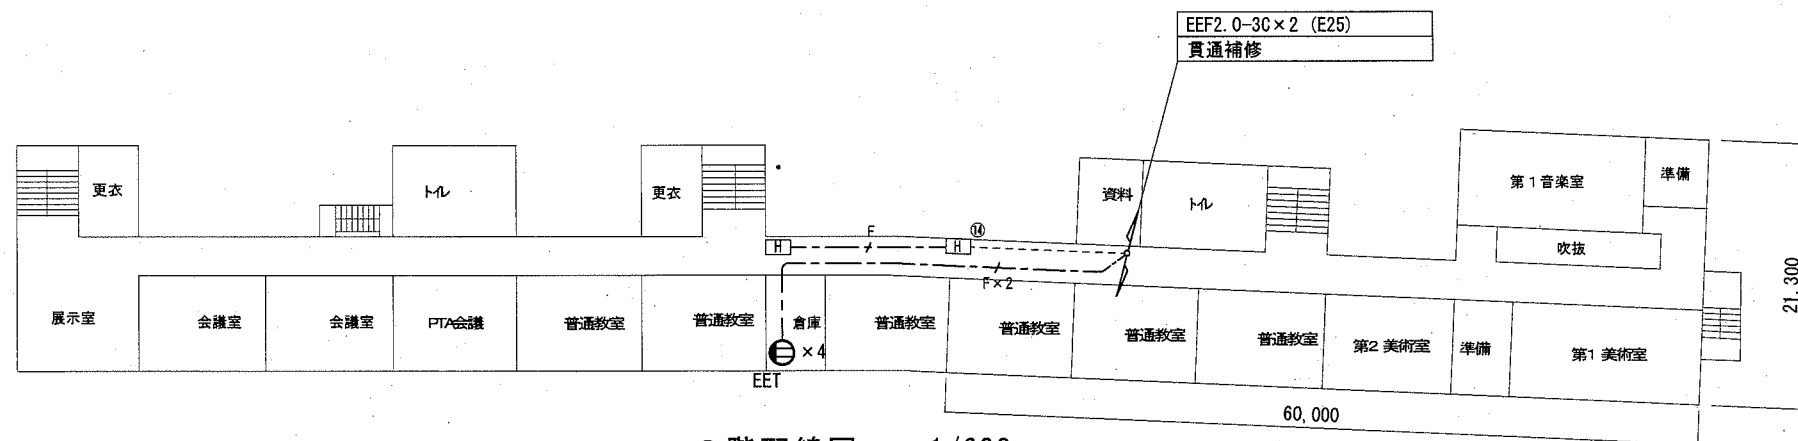

3階配線図 1/600

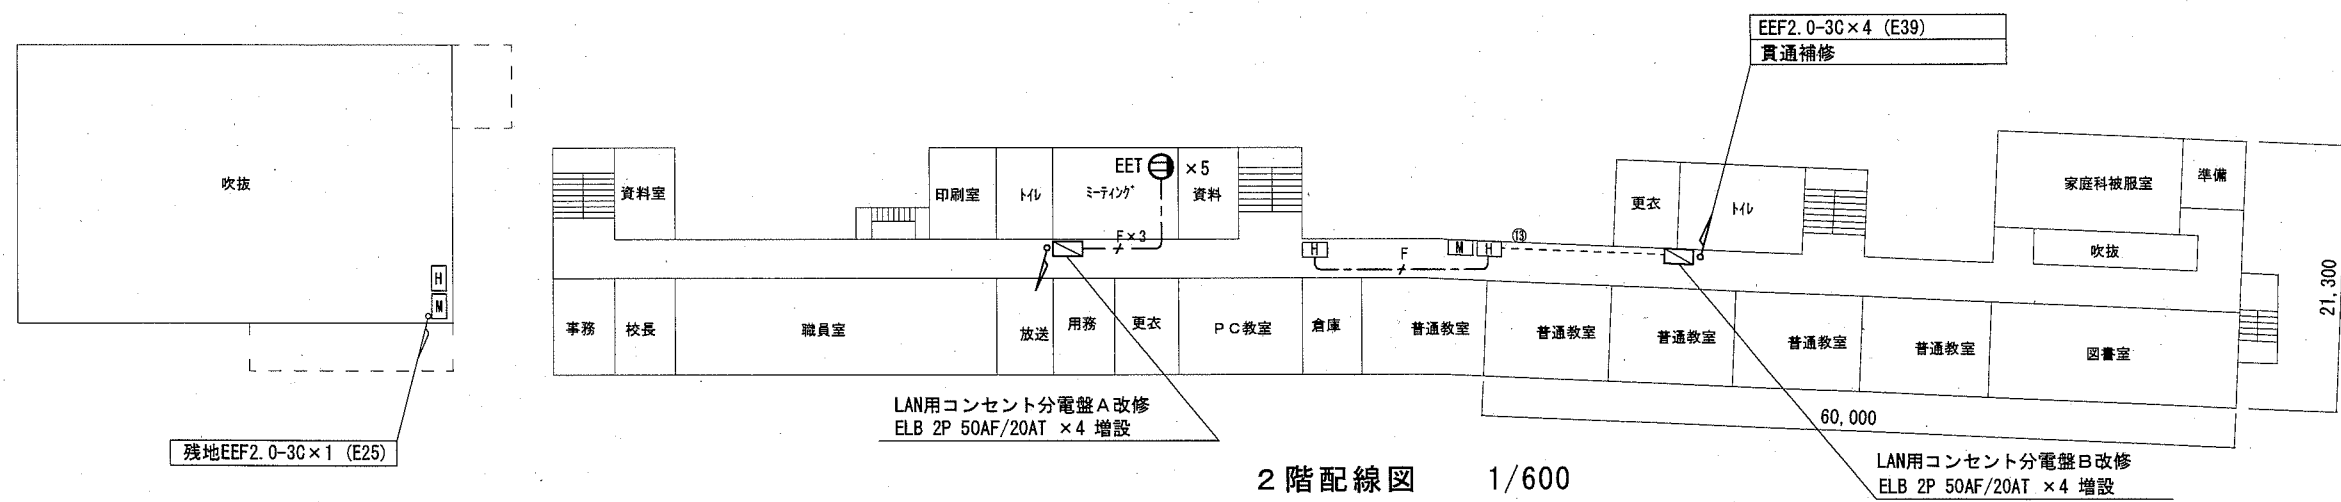


2階配線図 1/600

横須賀市 都市部 公共建築課		図番	8/13	図面名称	市立追浜中学校 2~4階 コンセント配線図		課長
工事名	市立田浦中学校ほか2校構内情報通信網改修工事			縮尺	1/600 (A3)	作図	令和2年10月 日







工事場所  
市立鷹取中学校  
横須賀市湘南鷹取2丁目30番1号

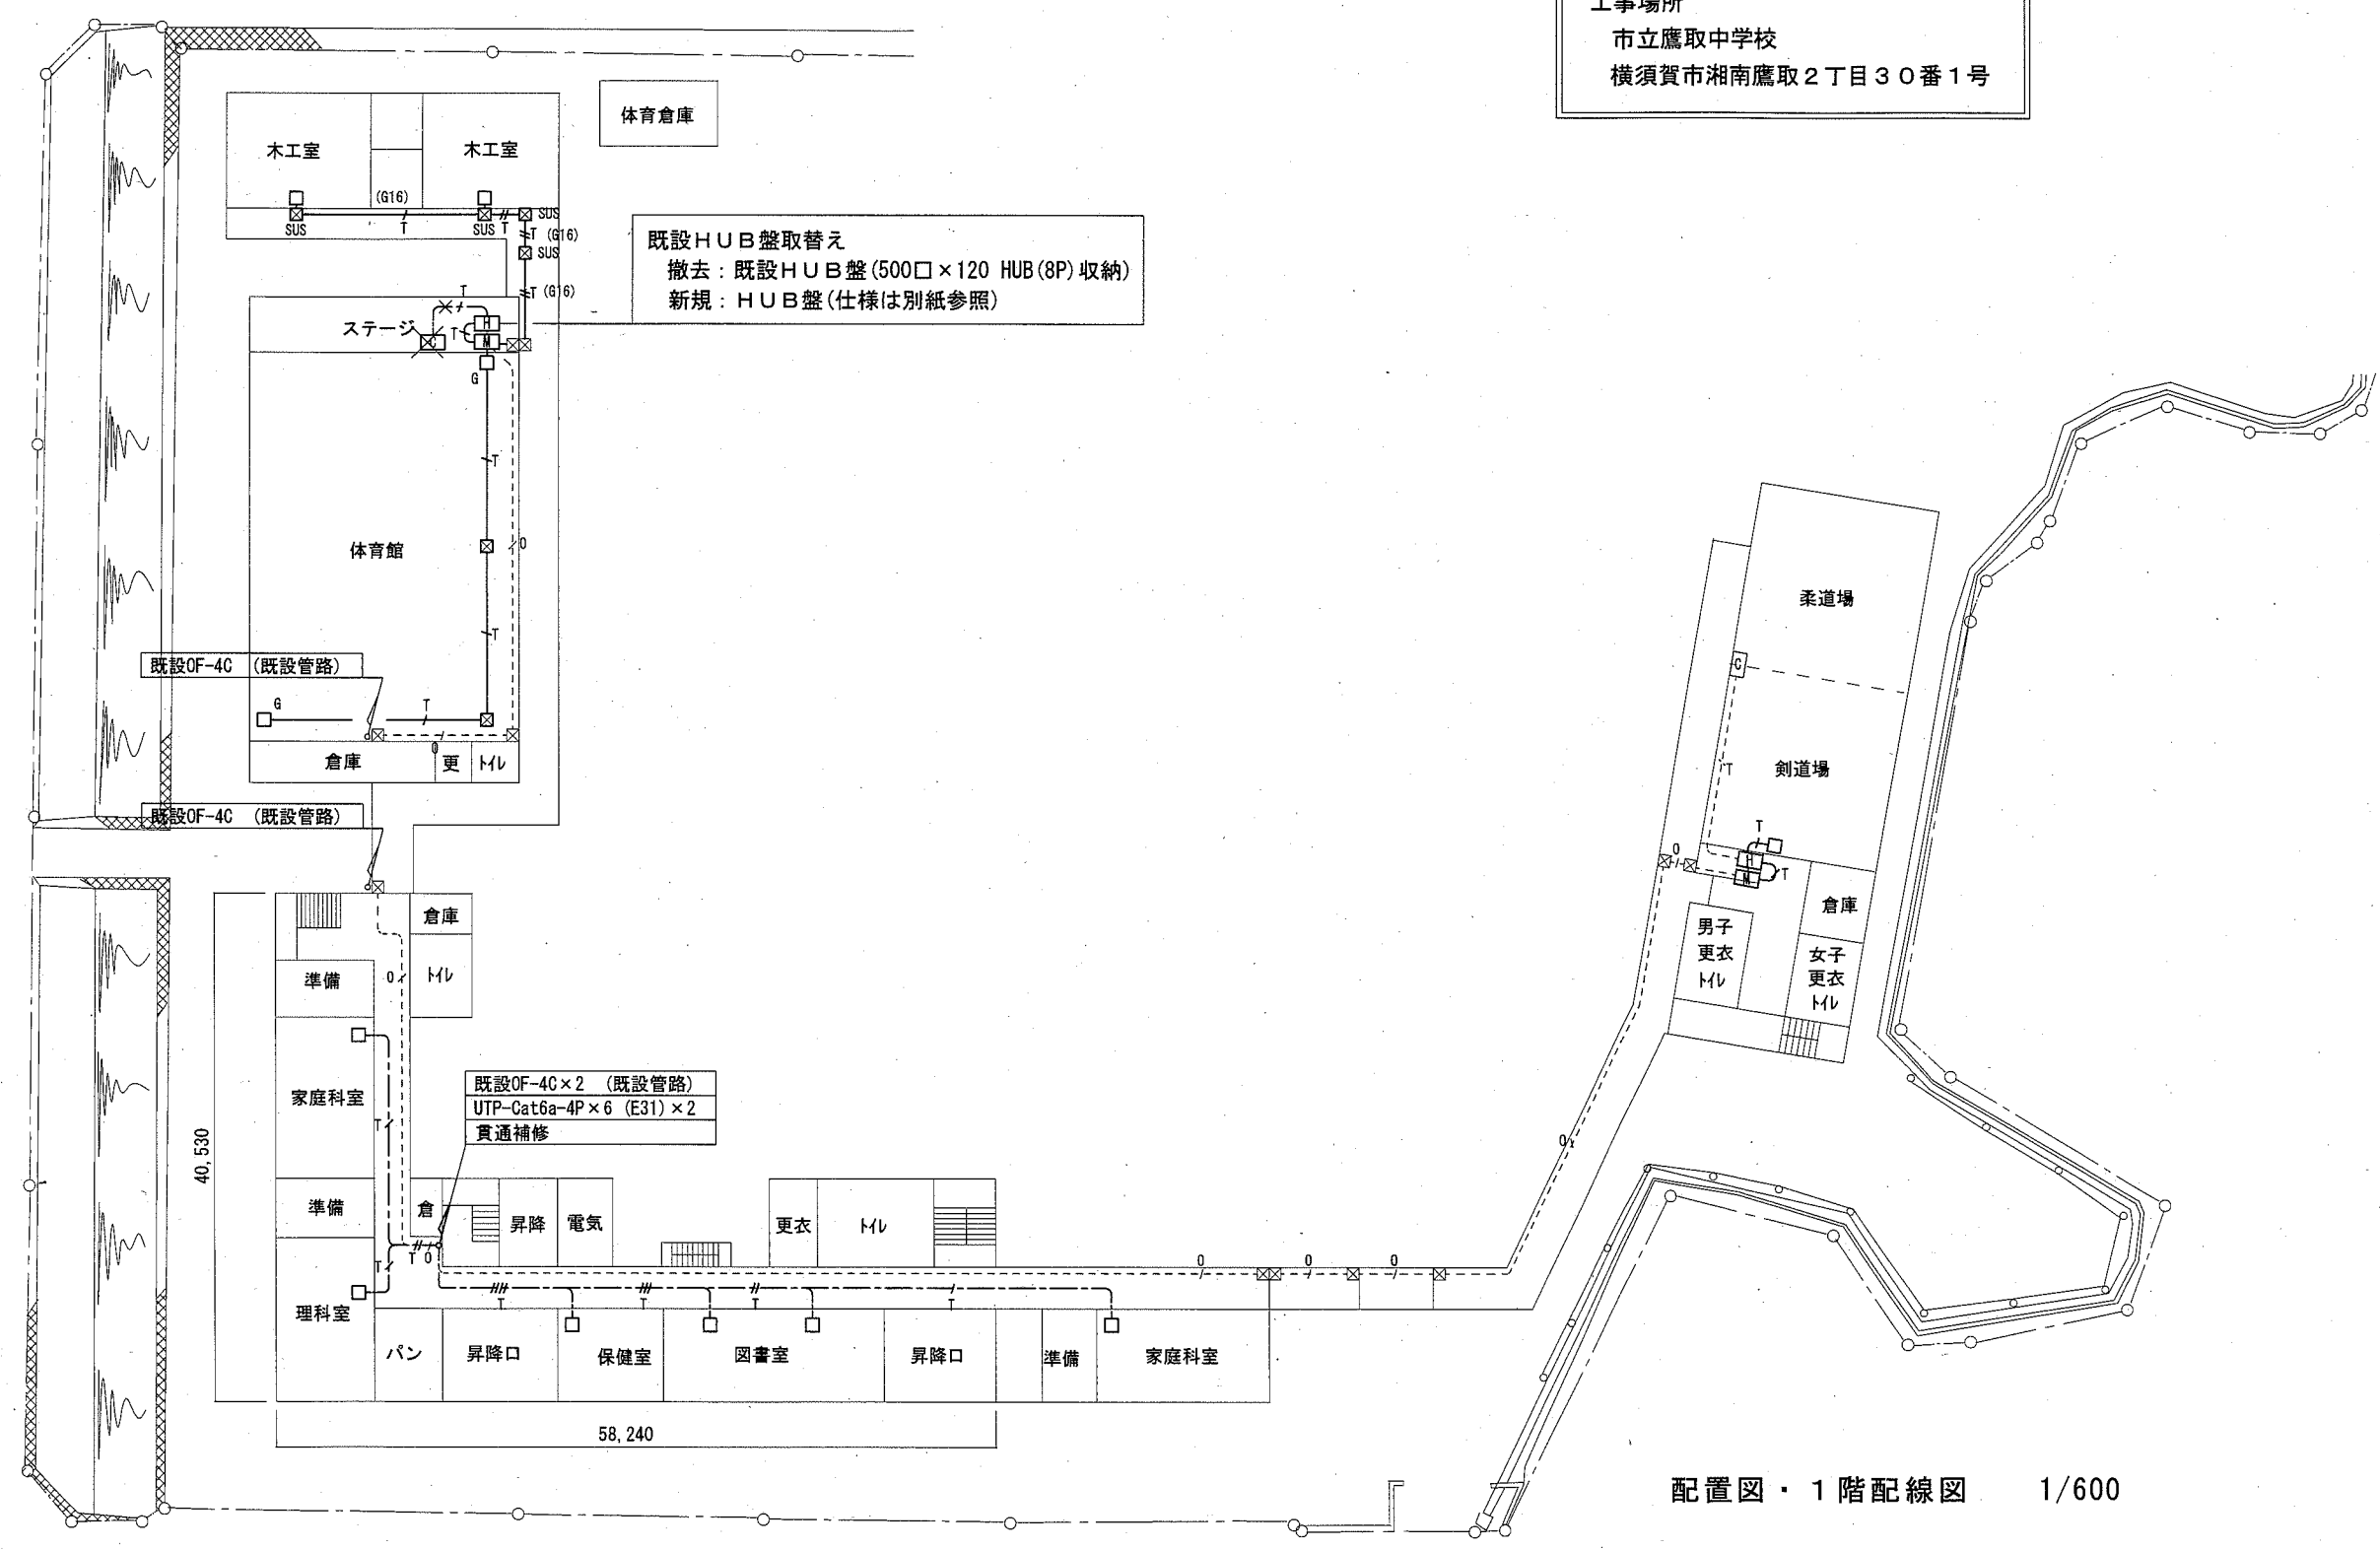


横須賀市 都市部 公共建築課		図番	9/13	図面名称	市立鷹取中学校 1階 構内LAN配線図		課長
工事名	市立田浦中学校ほか2校構内情報通信網改修工事			縮尺	1/600 (A3)	作図	令和2年10月 日



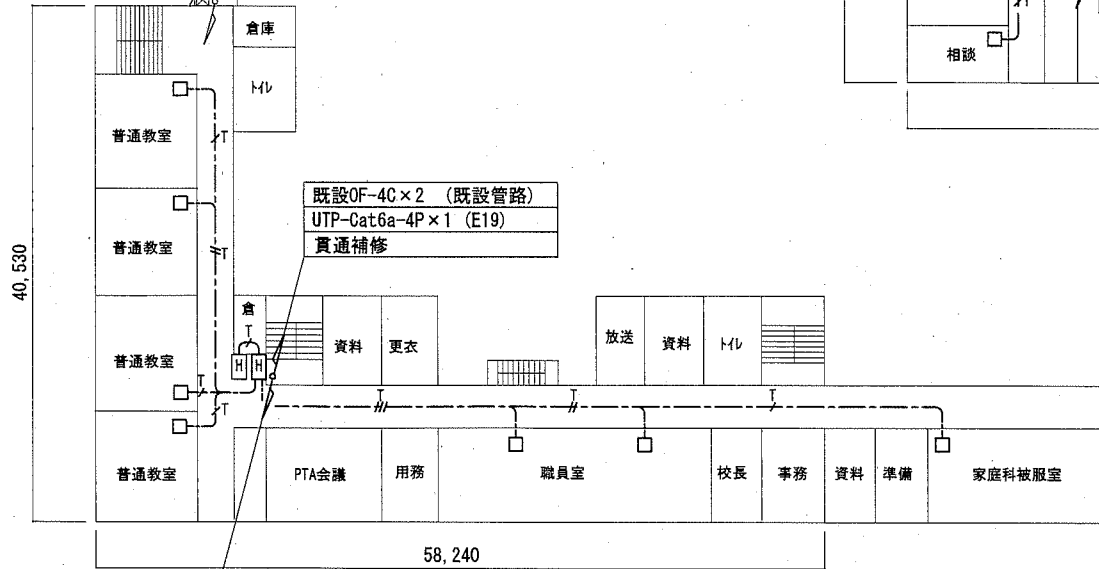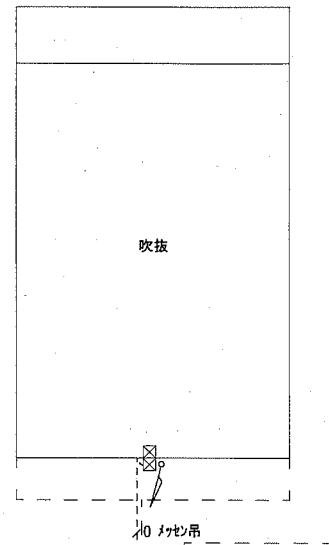


既設OF-4C×2 (既設管路)  
UTP-Cat6a-4P×6 (E31)×2  
貫通補修

2階配線図 1/600

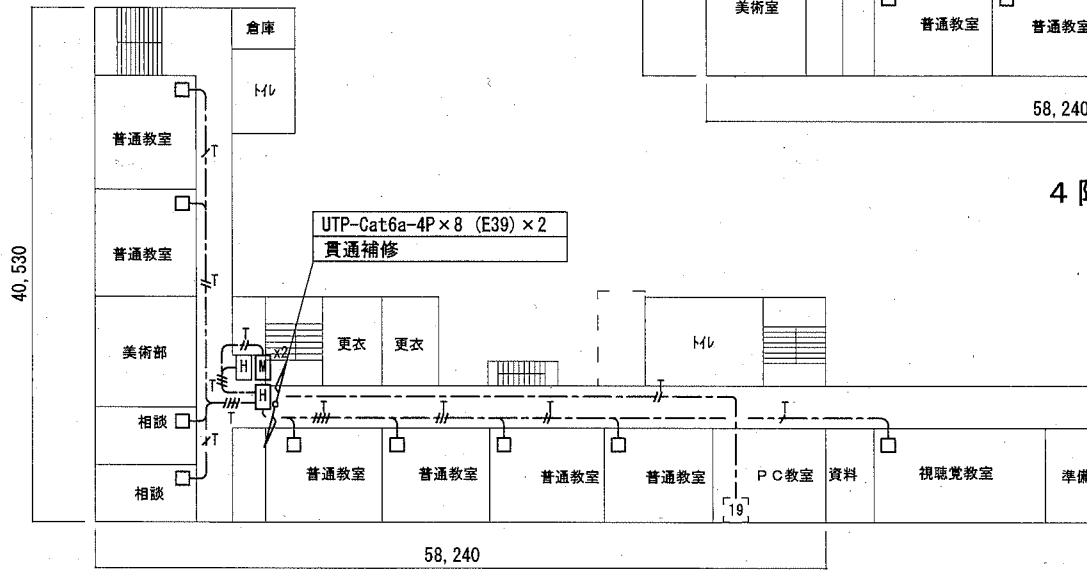

3階配線図 1/600

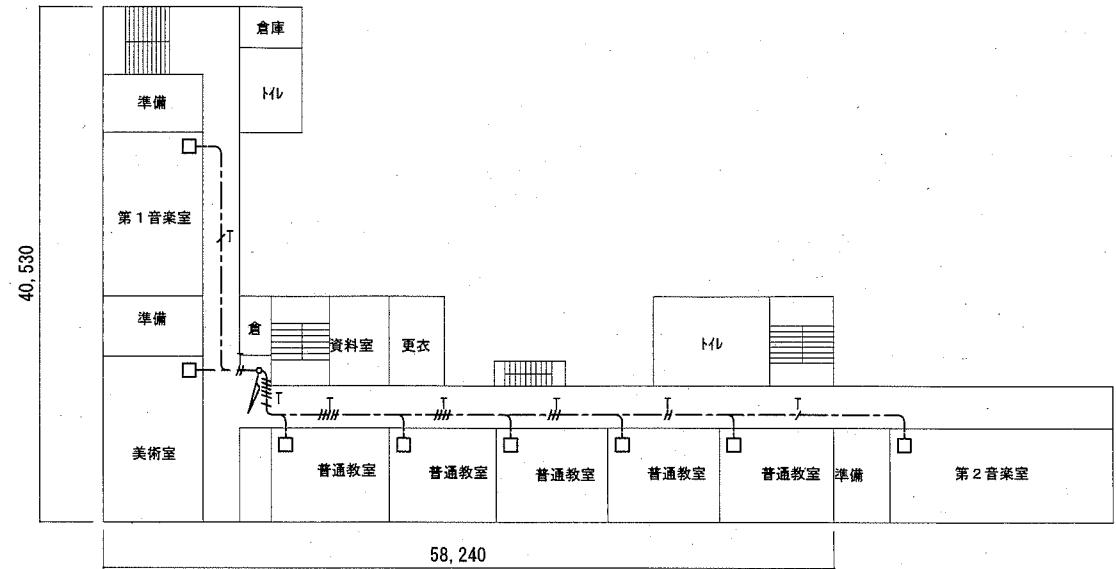


4階配線図 1/600

横須賀市 都市部 公共建築課		図番	10/13	図面名称	市立鷹取中学校 2~4階 構内LAN配線図		課長
工事名	市立田浦中学校ほか2校構内情報通信網改修工事			縮尺	1/600 (A3)	作図	令和2年10月 日



工事場所  
市立鷹取中学校  
横須賀市湘南鷹取2丁目30番1号

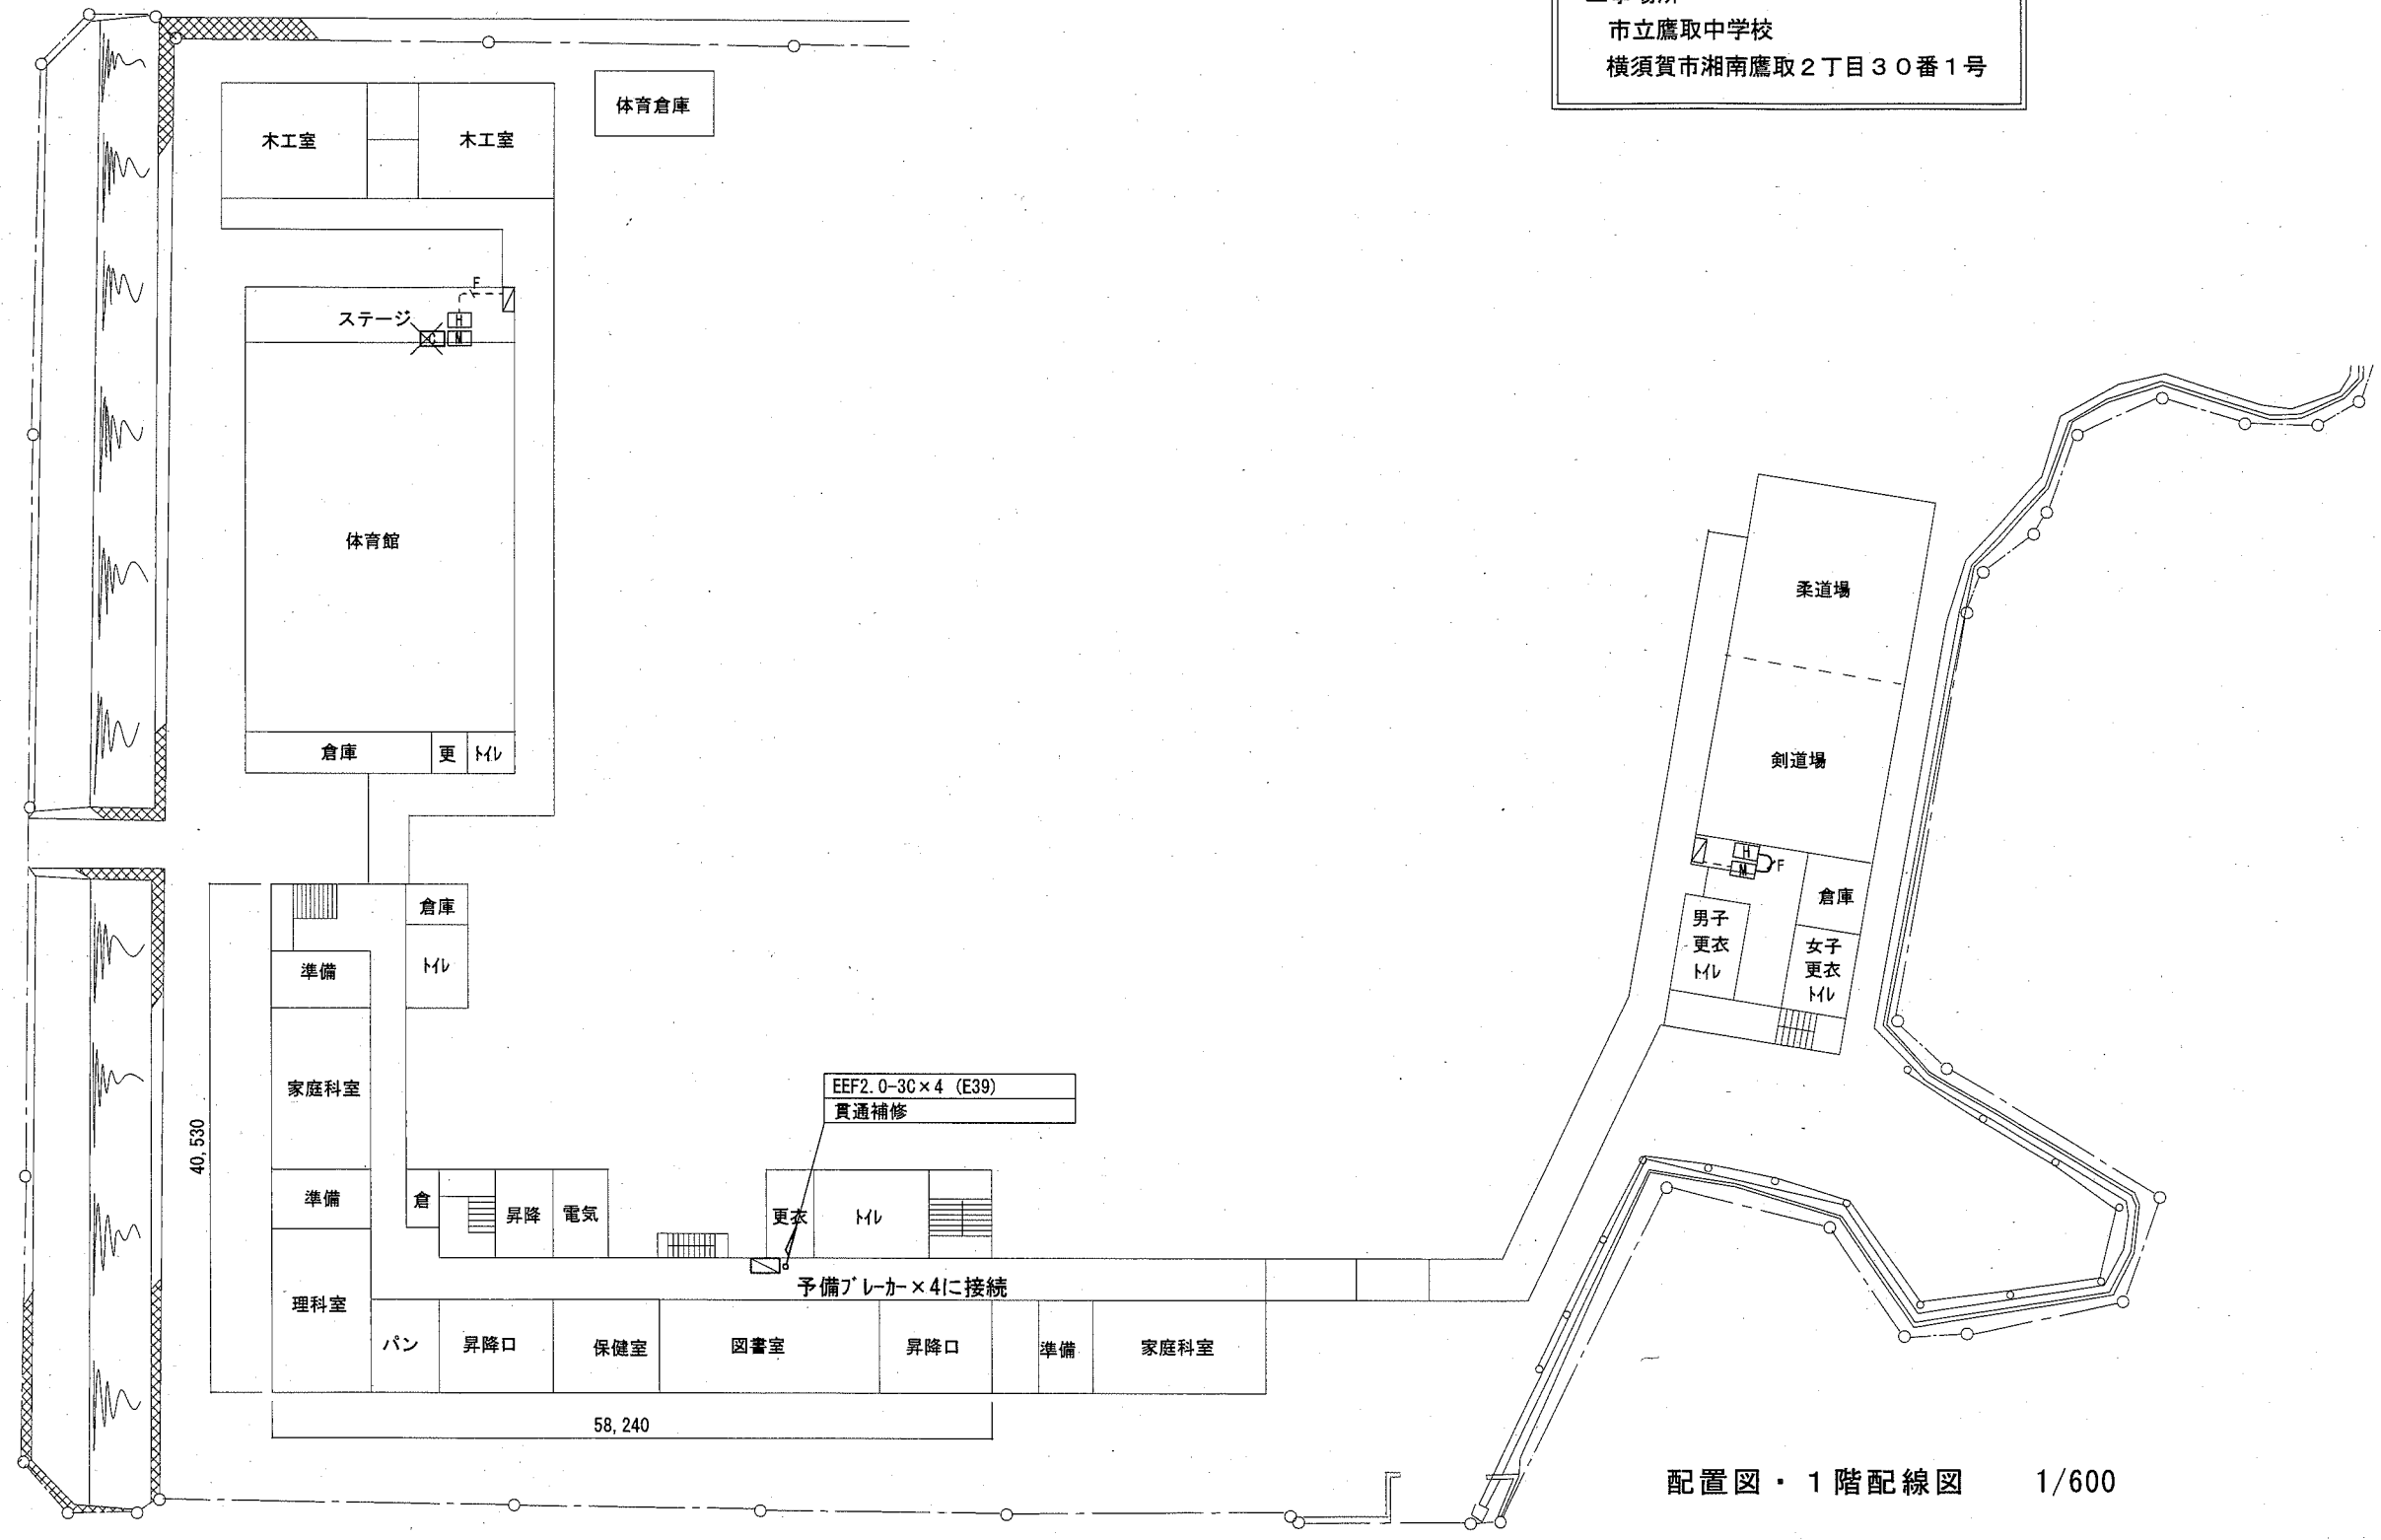







配置図・1階配線図 1/600


横須賀市 都市部 公共建築課		図番	11/13	図面名称	市立鷹取中学校 1階 コンセント配線図		課長
工事名	市立田浦中学校ほか2校構内情報通信網改修工事		縮尺	1/600 (A3)	作図	令和2年10月 日	




凡 例

      
1. 図中特記無き記号は以下の通り

 -  UTPケーブル×1 (E19)
-  UTPケーブル×2 (E25)
-  UTPケーブル×3 (E31)
-  UTPケーブル×4 (E39)
-  UTPケーブル×5 (E39)
-  UTPケーブル×6 (E51)

-  UTPケーブル×1 (天井隠ぺい)
-  UTPケーブル×2 (天井隠ぺい)
-  UTPケーブル×3 (天井隠ぺい)
-  UTPケーブル×4 (天井隠ぺい)
-  UTPケーブル×5 (天井隠ぺい)
-  UTPケーブル×6 (天井隠ぺい)
-  UTPケーブル×7 (天井隠ぺい)
-  UTPケーブル×8 (天井隠ぺい)
-  UTPケーブル×9 (天井隠ぺい)

  EEF2.0-3C×1 (E25)

 EEF2.0-3C×1 (天井隠ぺい)

  既設光ケーブル



HUB盤

屋内 壁掛型 鍵付 放熱用換気口付  
650×650×160(参考寸法)  
盤内に露出コンセント(2P15A×2ELK) 取付  
HUB本体は別途



既設光変換器箱改修

盤内の既設メディアコンバーター×1を取替 図中の“×2”は2個取替え  
データ転送速度 10/100/1000Mbps (CSMA/CD)  
10BASE-T/100BASE-TX/1000Base-T ×1ポート (MDI/MDI-X自動切替)  
Duplex: Full/Half  
Auto Negotiation: 対応 (通信速度、Full/Half Duplex 固定設定可)  
1000BASE-SX2×1ポート (MMF 2Km SCコネクタ2芯)  
定格入力電圧 AC100V 50/60Hz



アクセスポイント取付ボックス

露出スイッチボックス 1個用 ブランクプレート共  
“G”は防球ガード付  
アクセスポイントは別途



コンセント 2P15A×1EET



プルボックス 鋼板製



プルボックス SUS製 防水



既設19インチラック

ラック内で使用するUTPケーブル(5m)を  
4本用意する



既設HUB盤



既設LAN用コンセント分電盤



既設プルボックス

2. UTPケーブル仕様

Cat6a 4P 10GBASE-T伝送対応  
ケーブルの両端は成端(LANコネクタ)すること  
エコケーブル以外でも可

3. 本工事の実施試験は次の通り

- ① UTPケーブル回線試験
- ② 電源回路絶縁抵抗測定

注 記

1. 屋内露出配管は塗装を施すこと(機械室、PS等除く)
2. 教室、特別教室、職員室等の露出ケーブルはメタルモールで保護
3. UTPケーブルは、アクセスポイント取付ボックスで余長を500mm見込む  
(別途アクセスポイントに接続するための余長)
4. 必要な個所に点検口(450×450)を設置のこと
5. 屋外露出配管は溶融亜鉛メッキ仕上げとする(塗装なし)
6. 不要な機器類、配線等は撤去処分のこと

横須賀市 都市部 公共建築課		図 番	13/13	図面名称	仕様	課 長
工 事 名	市立田浦中学校ほか2校構内情報通信網改修工事			縮 尺	Free	作 図 令和2年10月 日