



工事場所：市立追浜小学校  
横須賀市鷹取2丁目16番1号

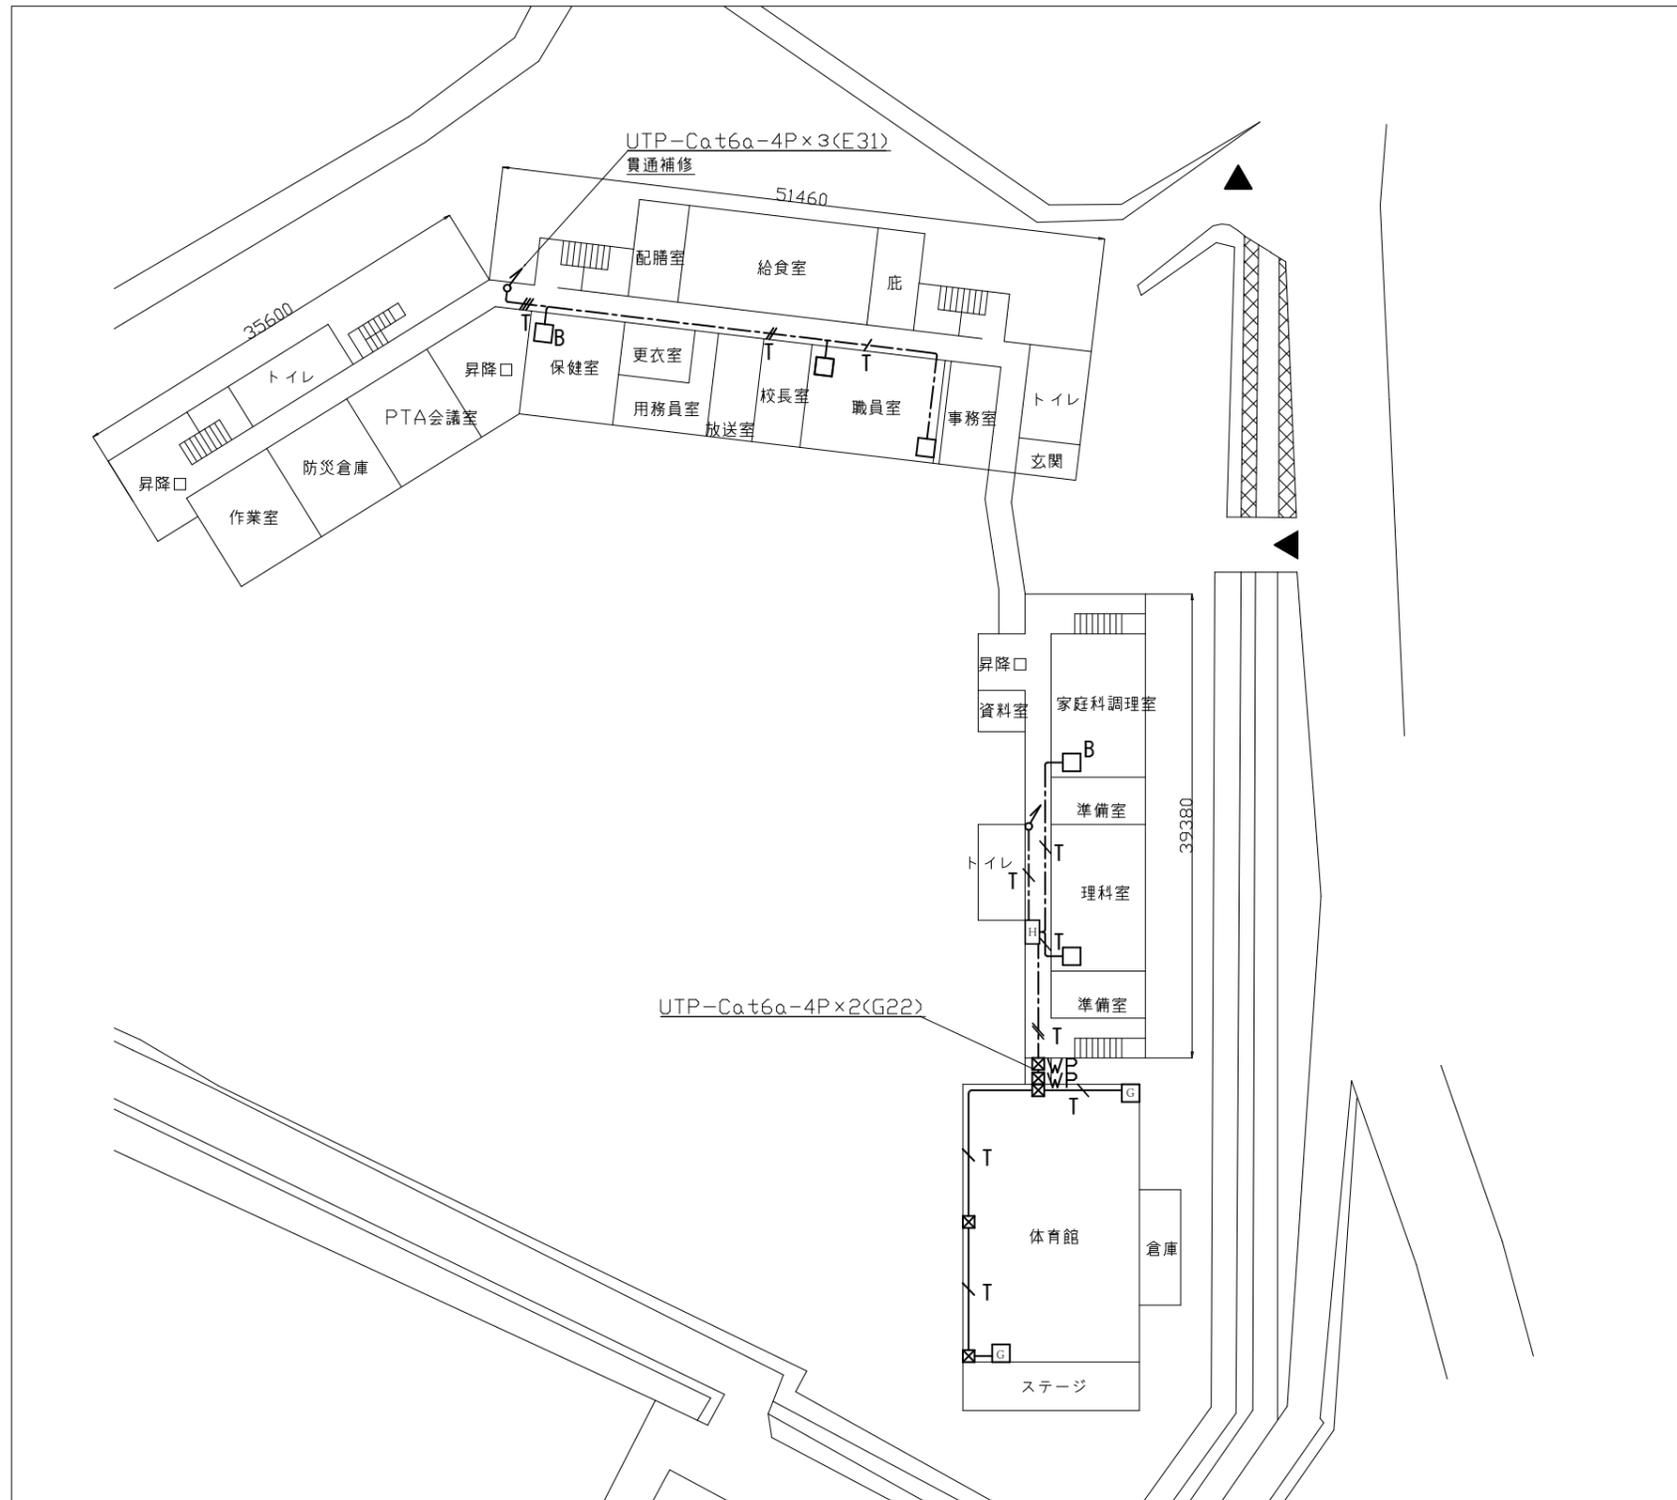


1階LAN配線図 1:600

横須賀市都市部公共建築課		図番	1/21	図面名称	市立追浜小学校1階LAN配線図		課長	主査等	担当者	
工事名	市立追浜小学校ほか3校構内情報通信網改修工事			縮尺	1:600 (A3)	作図	令和3年3月 日			

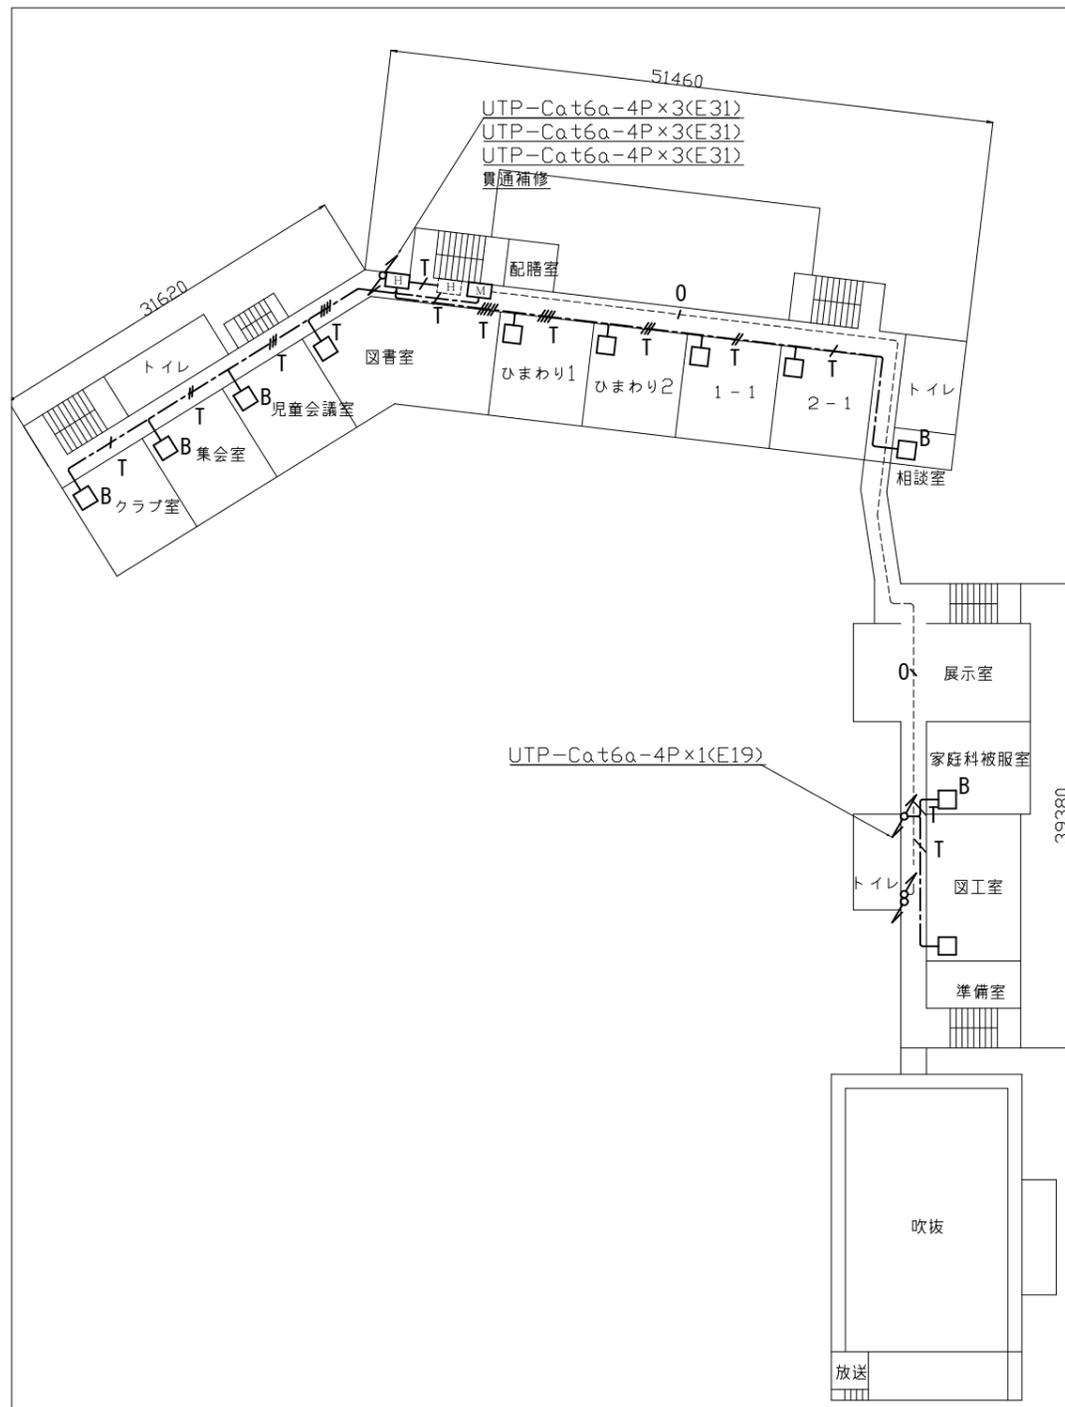


2階LAN配線図 1:600

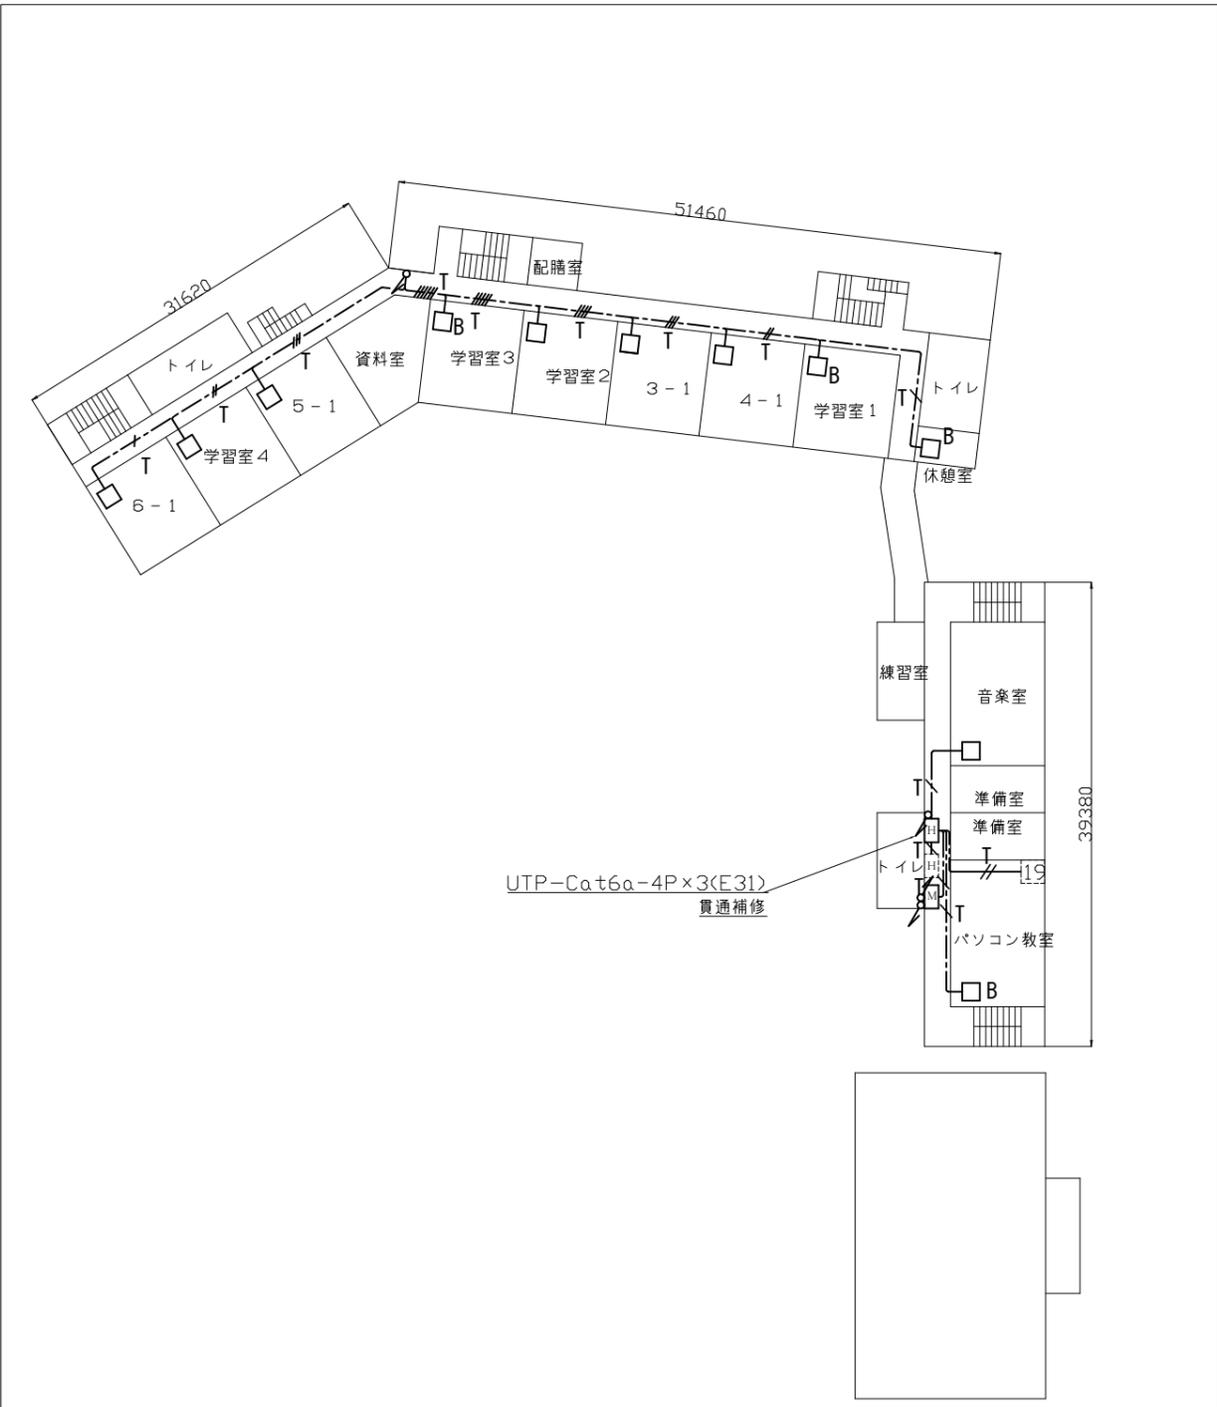


3階LAN配線図 1:600

横須賀市都市部公共建築課		図番	2/21	図面名称			市立追浜小学校2・3階LAN配線図			課長	主査等	担当者	
工事名	市立追浜小学校ほか3校構内情報通信網改修工事			縮尺	1:600 (A3)	作図	令和3年3月 日						

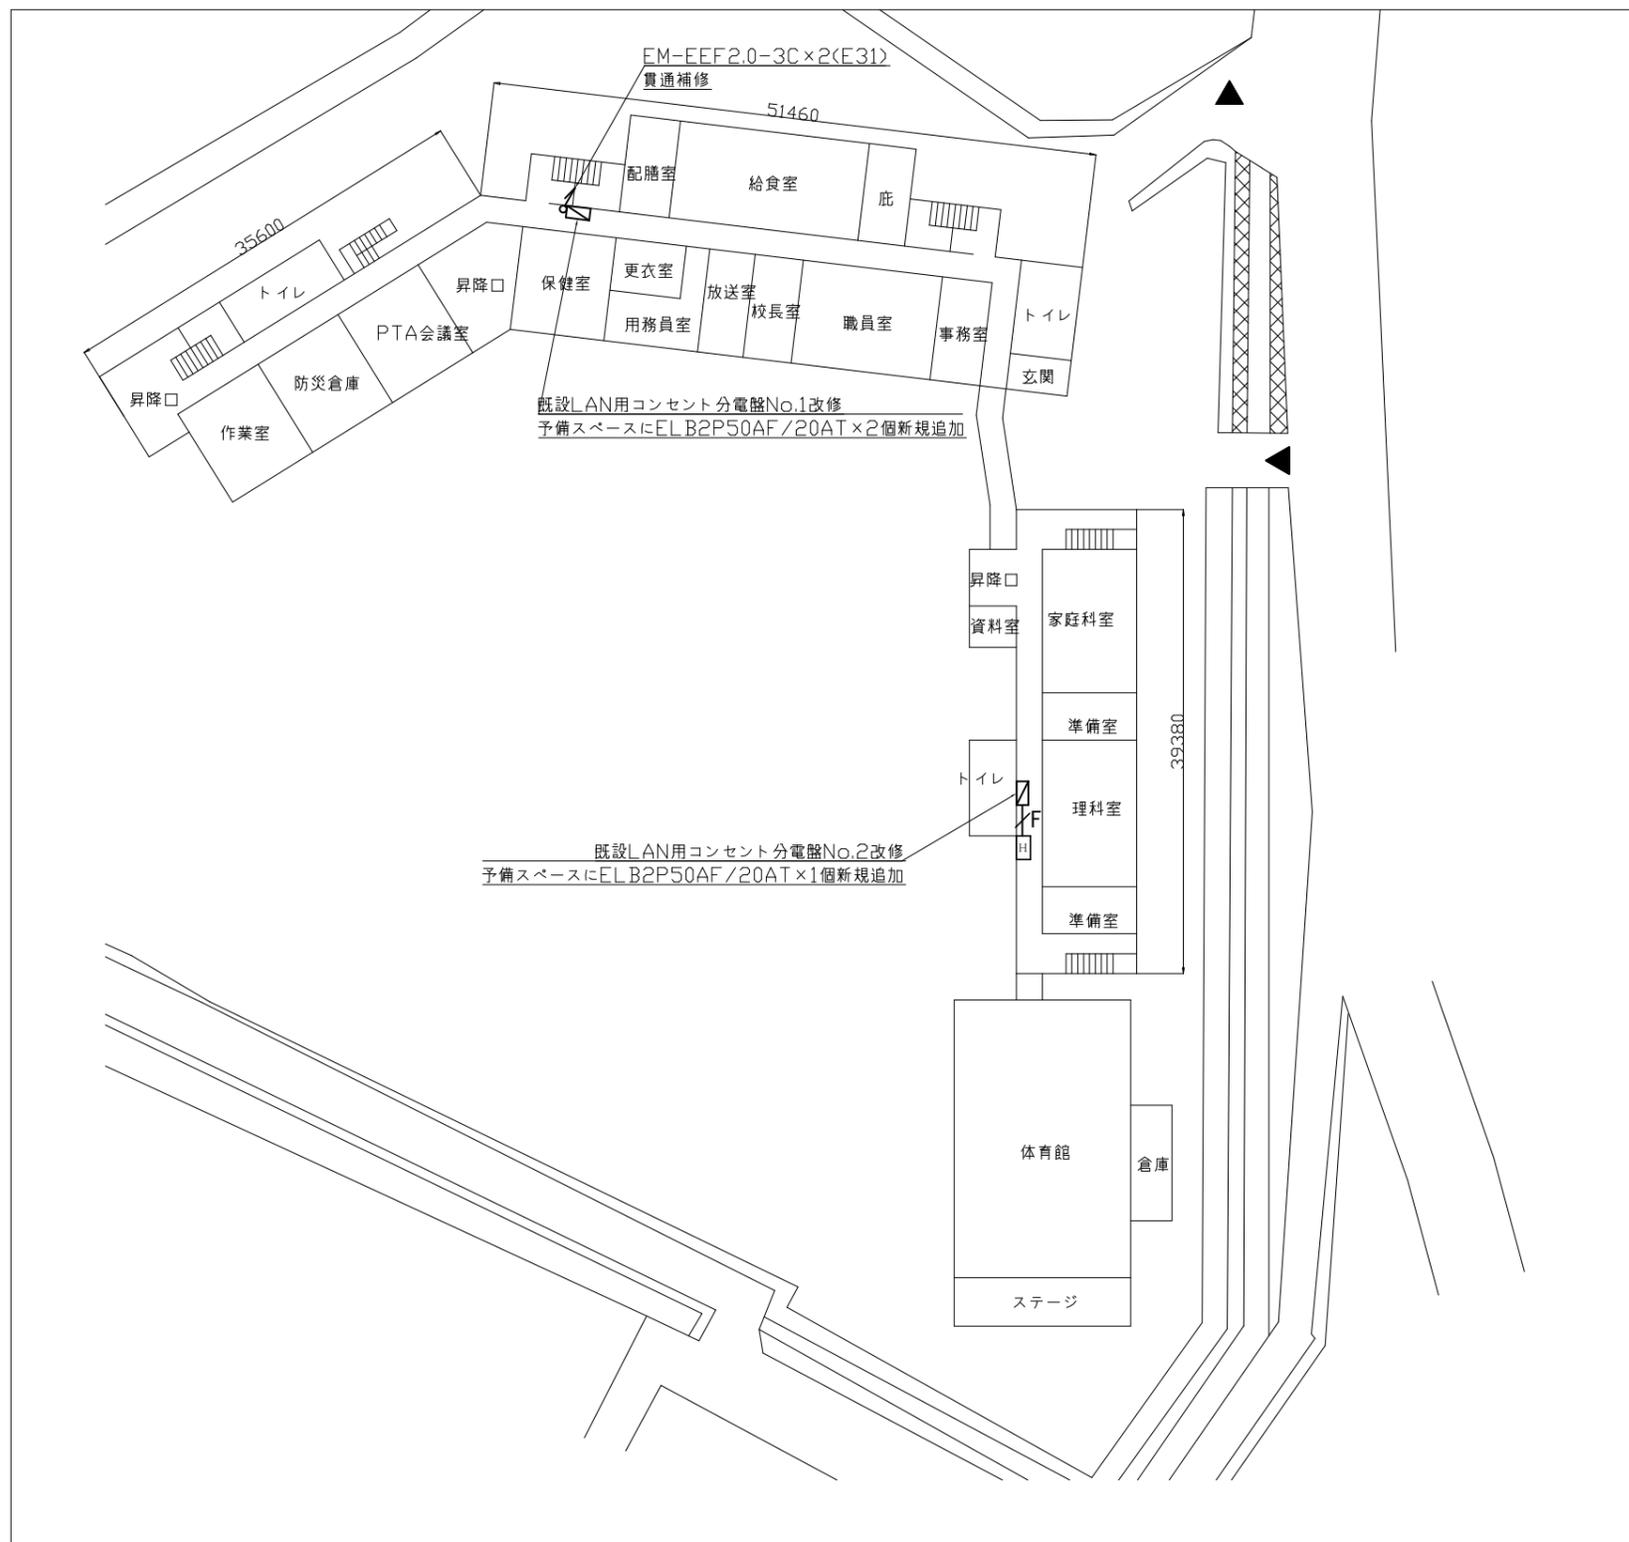


1階電源配線図 1:600

横須賀市都市部公共建築課		図番	3/21	図面名称	市立追浜小学校1階電源配線図		課長	主査等	担当者	
工事名	市立追浜小学校ほか3校構内情報通信網改修工事			縮尺	1:600 (A3)	作図	令和3年3月 日			

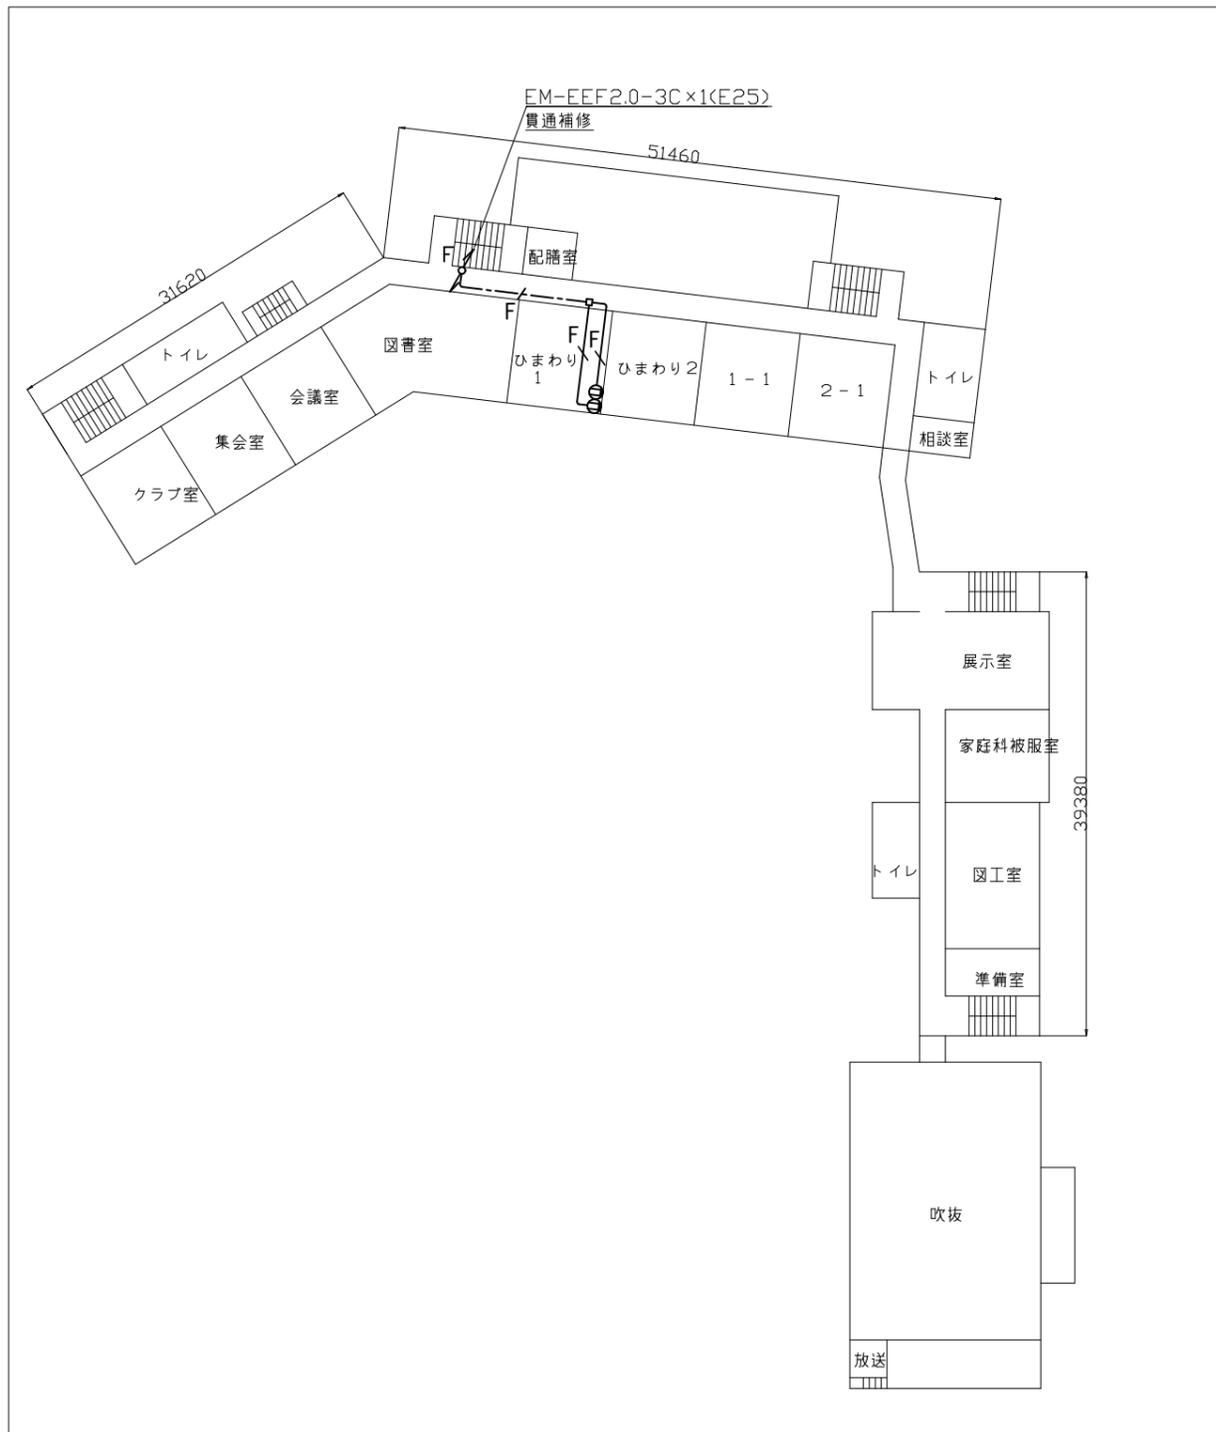


2階電源配線図 1:600

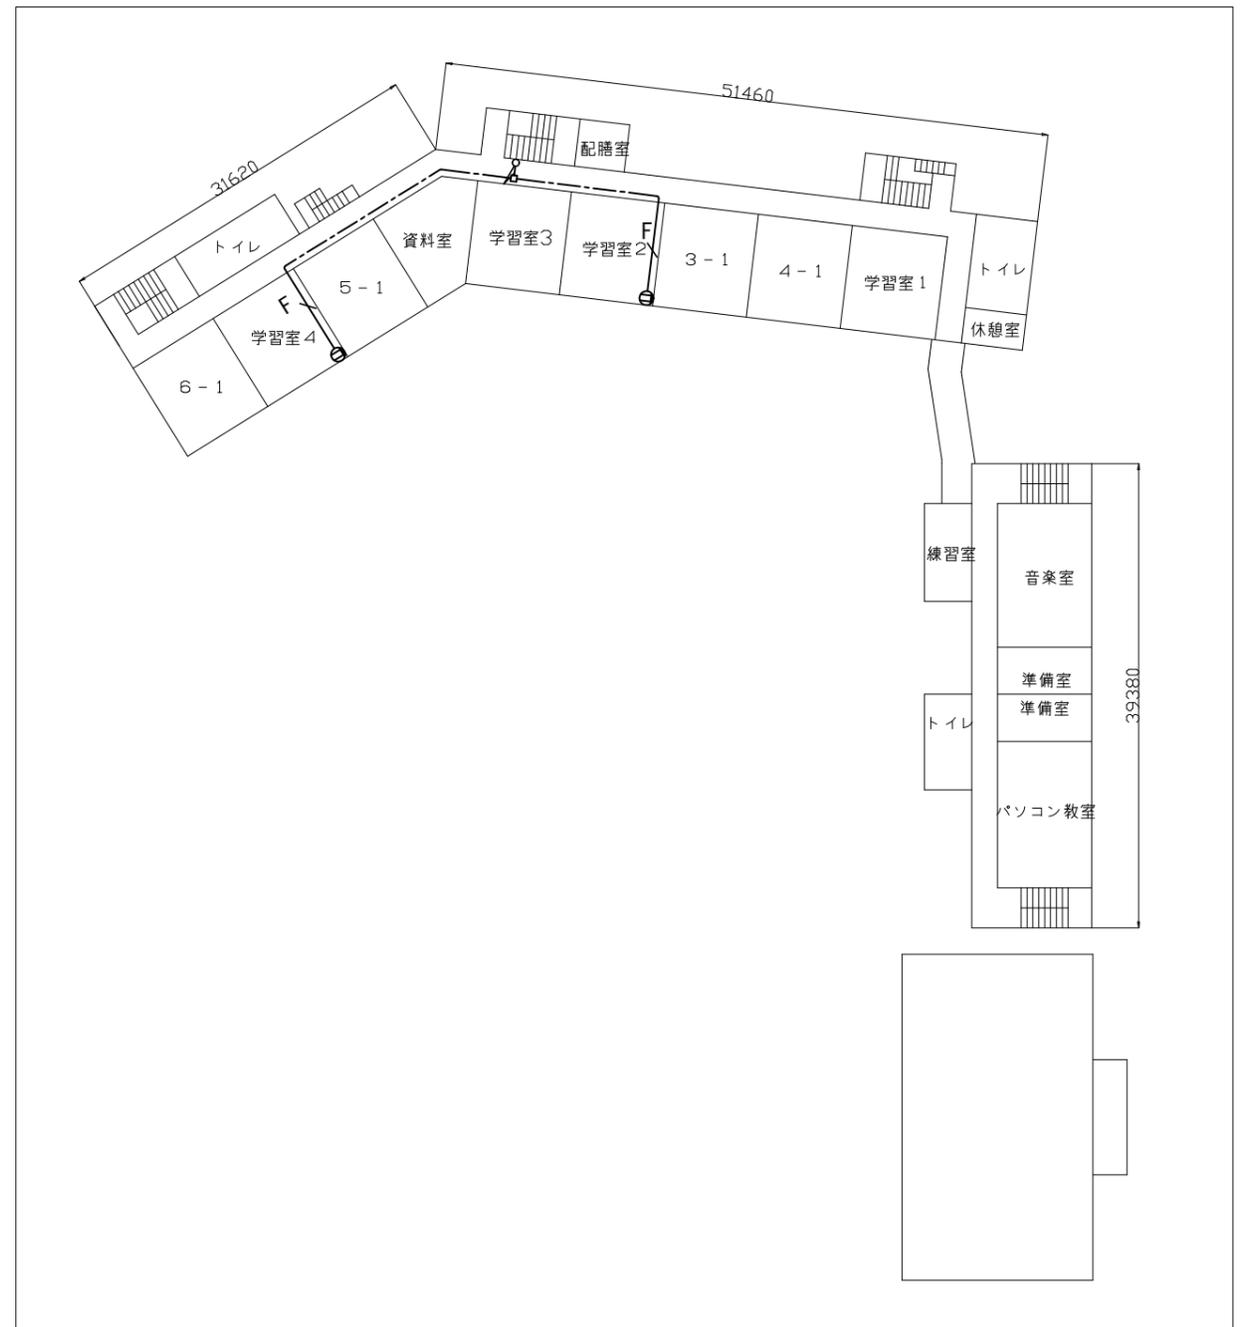

3階電源配線図 1:600

横須賀市都市部公共建築課		図番	4/21	図面名称			市立追浜小学校2・3階電源配線図	課長	主査等	担当者	
工事名	市立追浜小学校ほか3校構内情報通信網改修工事			縮尺	1:600 (A3)	作図	令和3年3月 日				

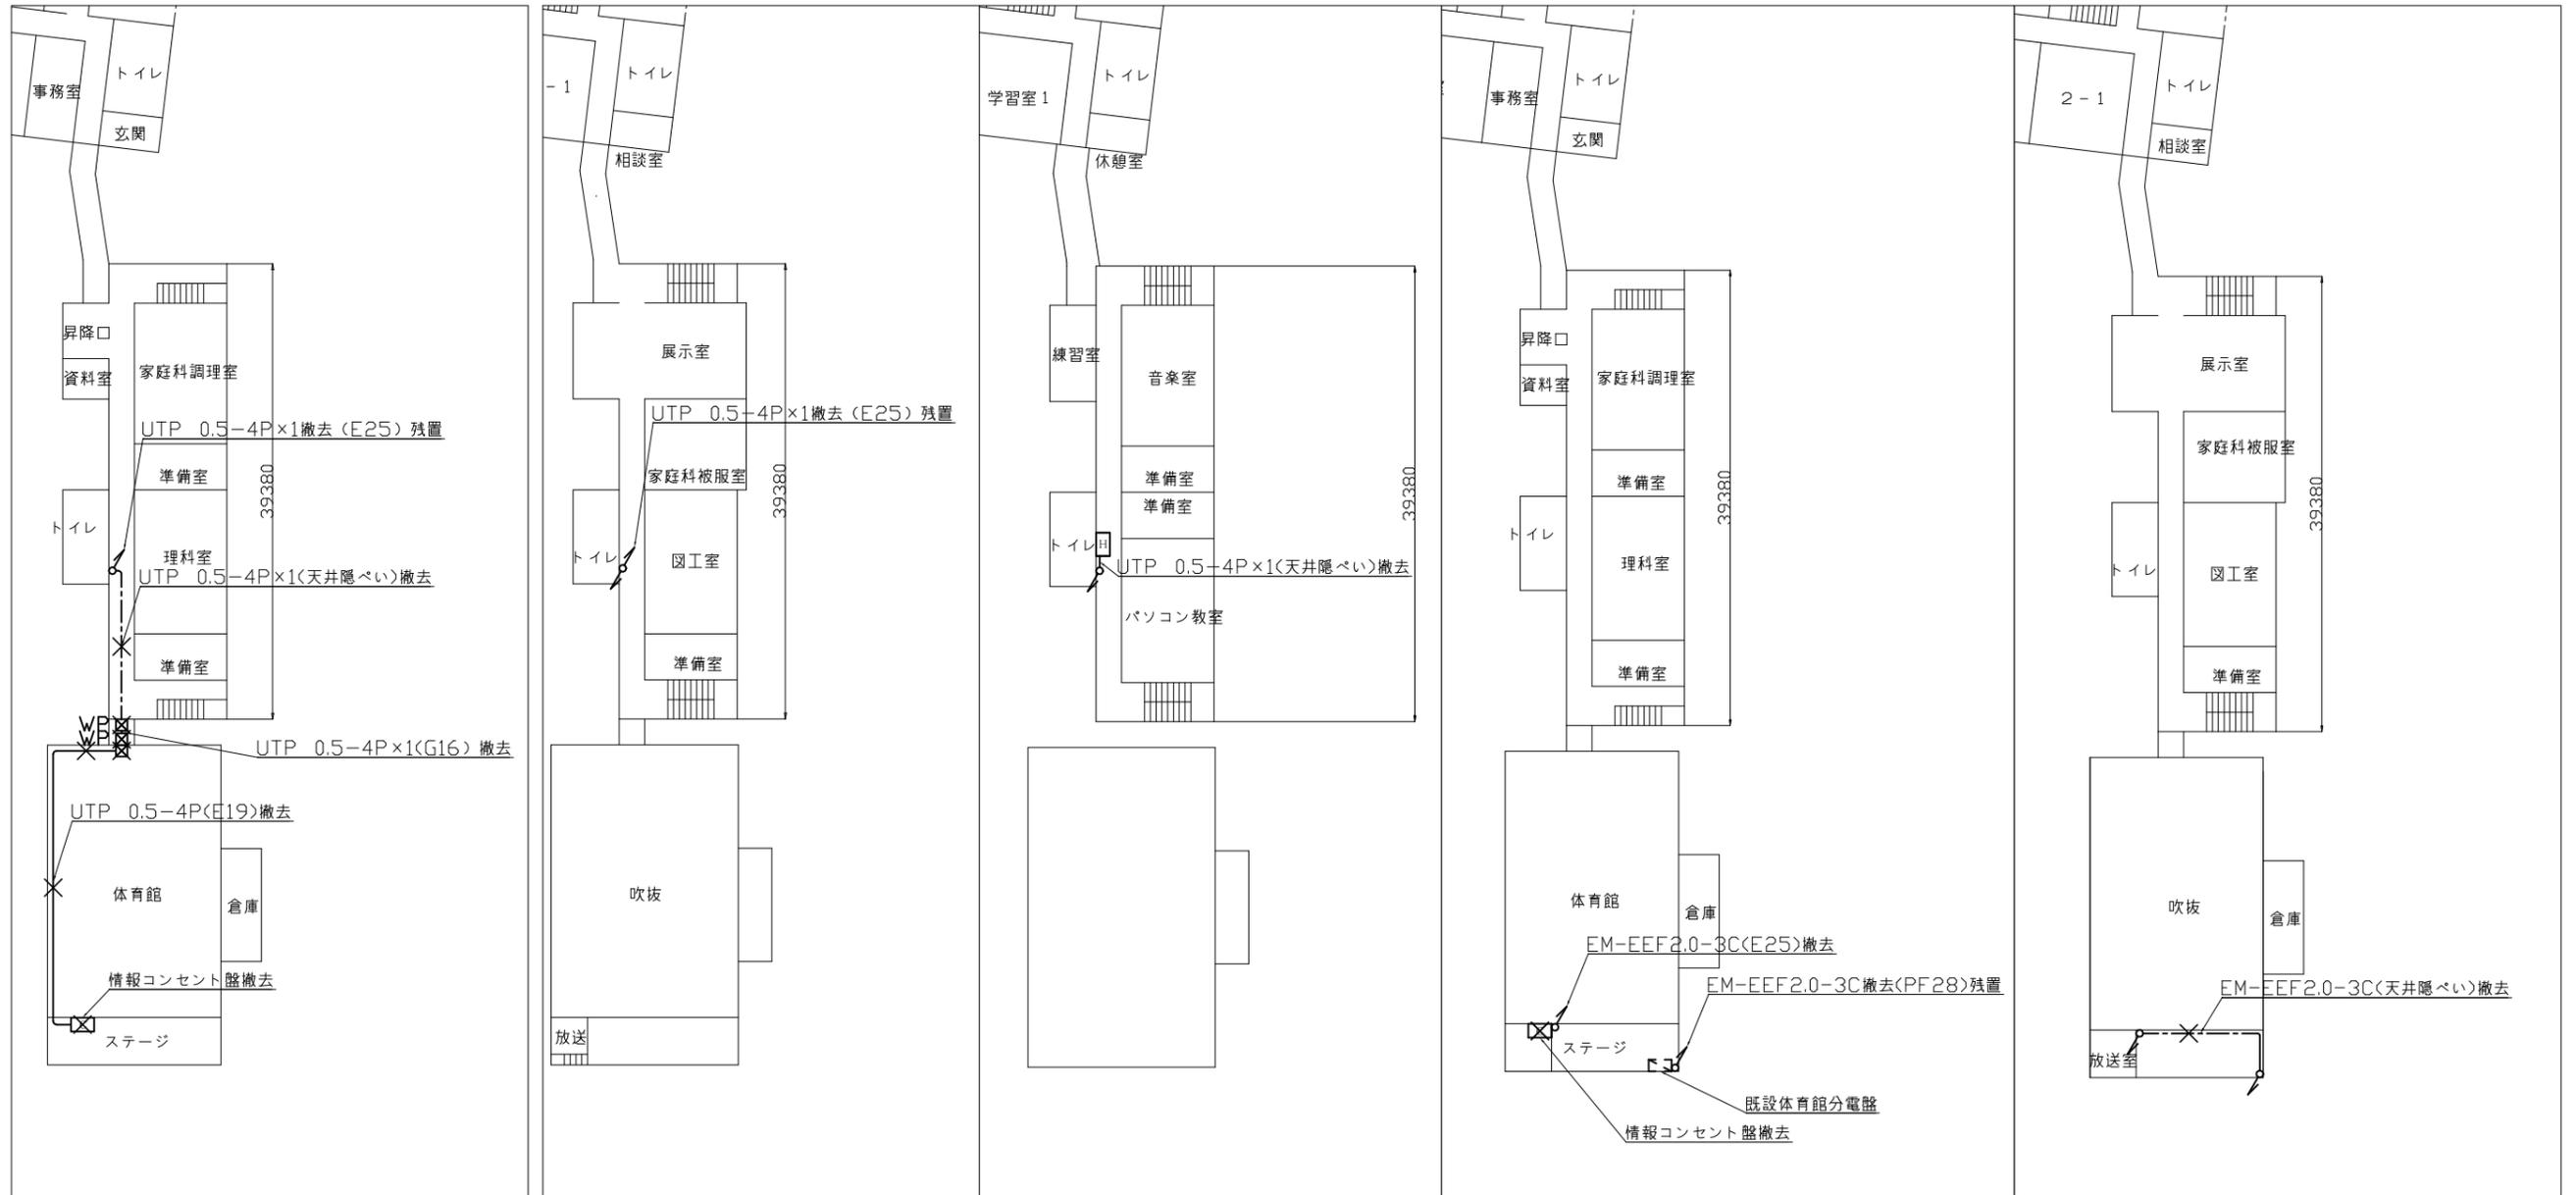

1階LAN配線撤去図  
1:600

2階LAN配線撤去図  
1:600


3階LAN配線撤去図  
1:600

1階電源配線撤去図  
1:600


2階電源配線撤去図  
1:600

横須賀市都市部公共建築課		図番	5/21	図面名称	市立追浜小学校LAN配線・電源配線撤去図		課長	主査等	担当者	
工事名	市立追浜小学校ほか3校構内情報通信網改修工事			縮尺	1:600 (A3)	作図	令和3年3月 日			

工事場所：市立夏島小学校  
横須賀市浦郷町4丁目35番地

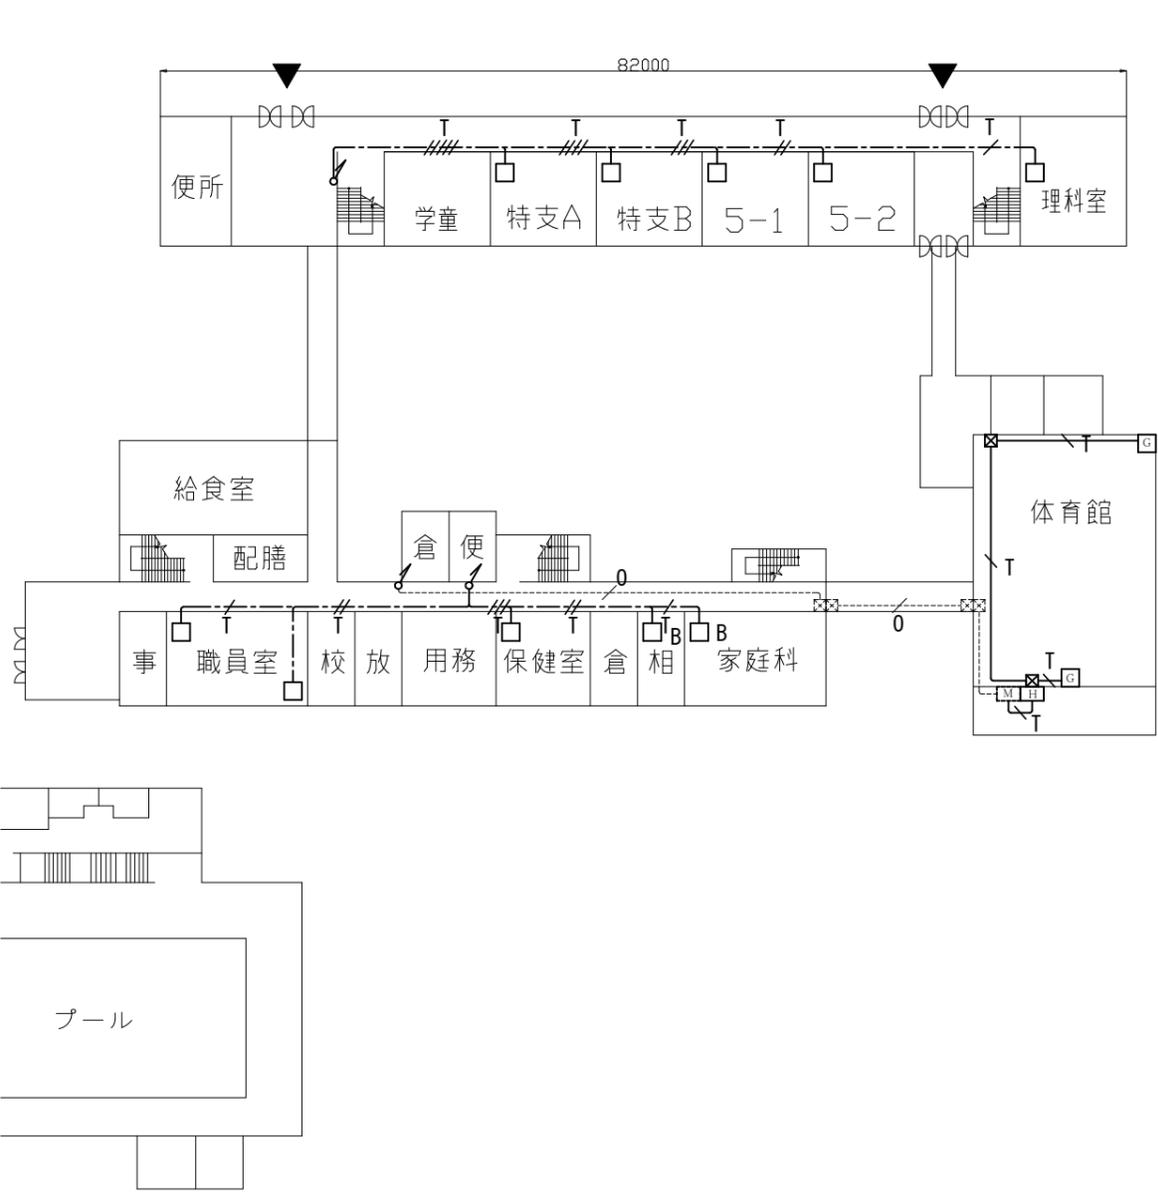


1階LAN配線図 1:600

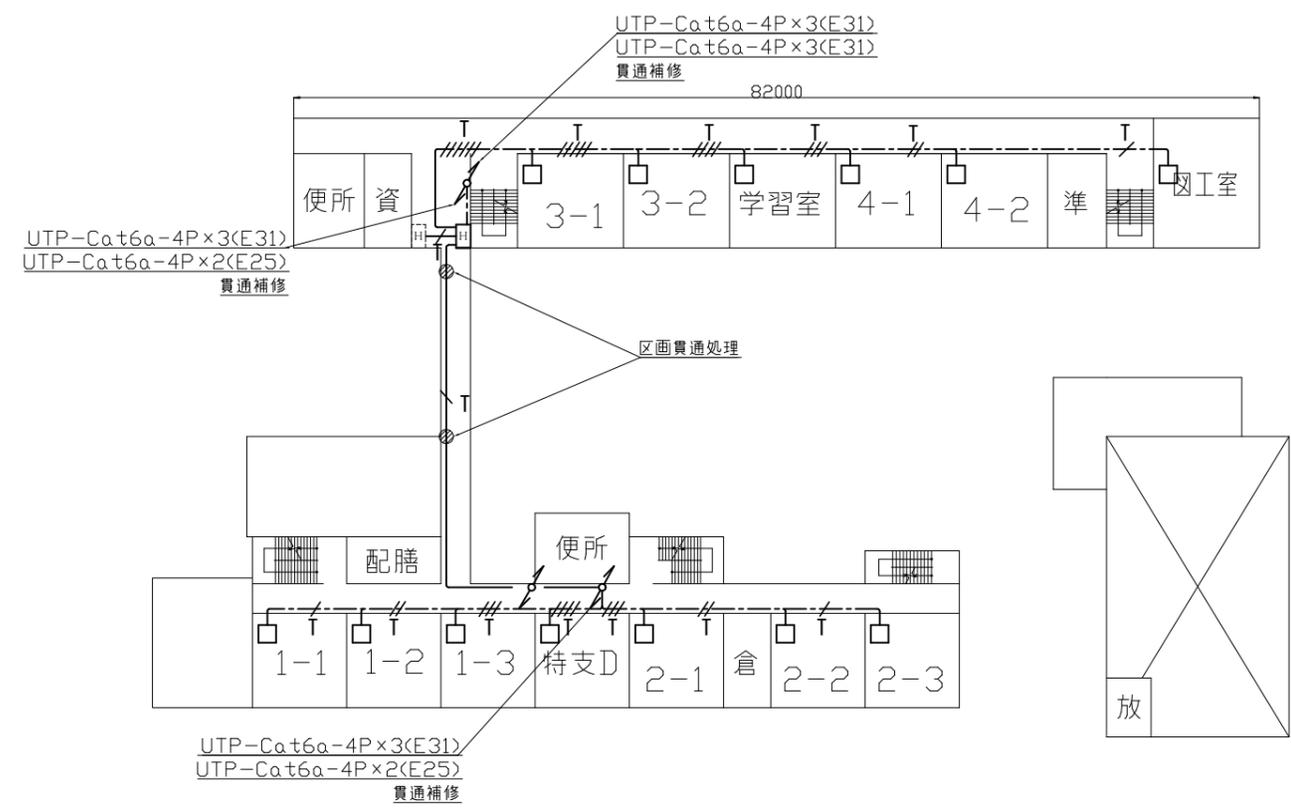


2階LAN配線図 1:600

横須賀市都市部公共建築課		図番	6/21	図面名称	市立夏島小学校1・2階LAN配線図		課長	主査等	担当者	
工事名	市立追浜小学校ほか3校構内情報通信網改修工事			縮尺	1:600 (A3)	作図	令和3年3月 日			

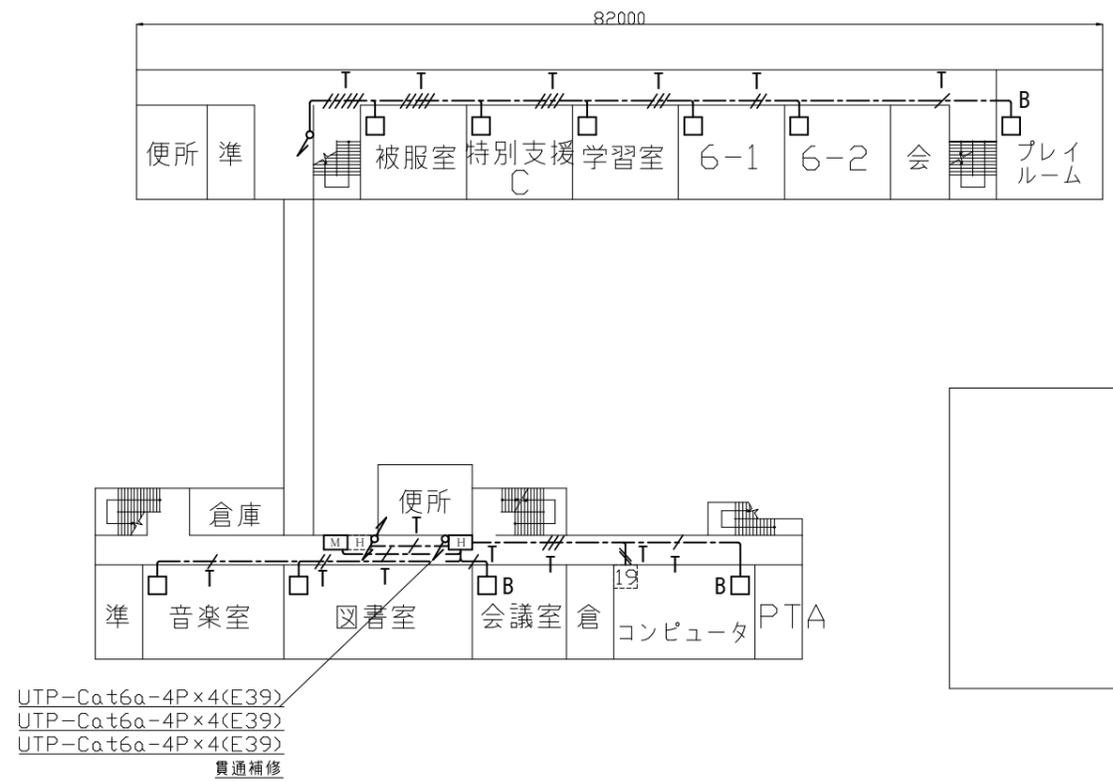


3階LAN配線図 1:600

横須賀市都市部公共建築課		図番	7/21	図面名称 市立夏島小学校3階LAN配線図			課長	主査等	担当者	
工事名	市立追浜小学校ほか3校構内情報通信網改修工事			縮尺	1:600 (A3)	作図	令和3年3月 日			

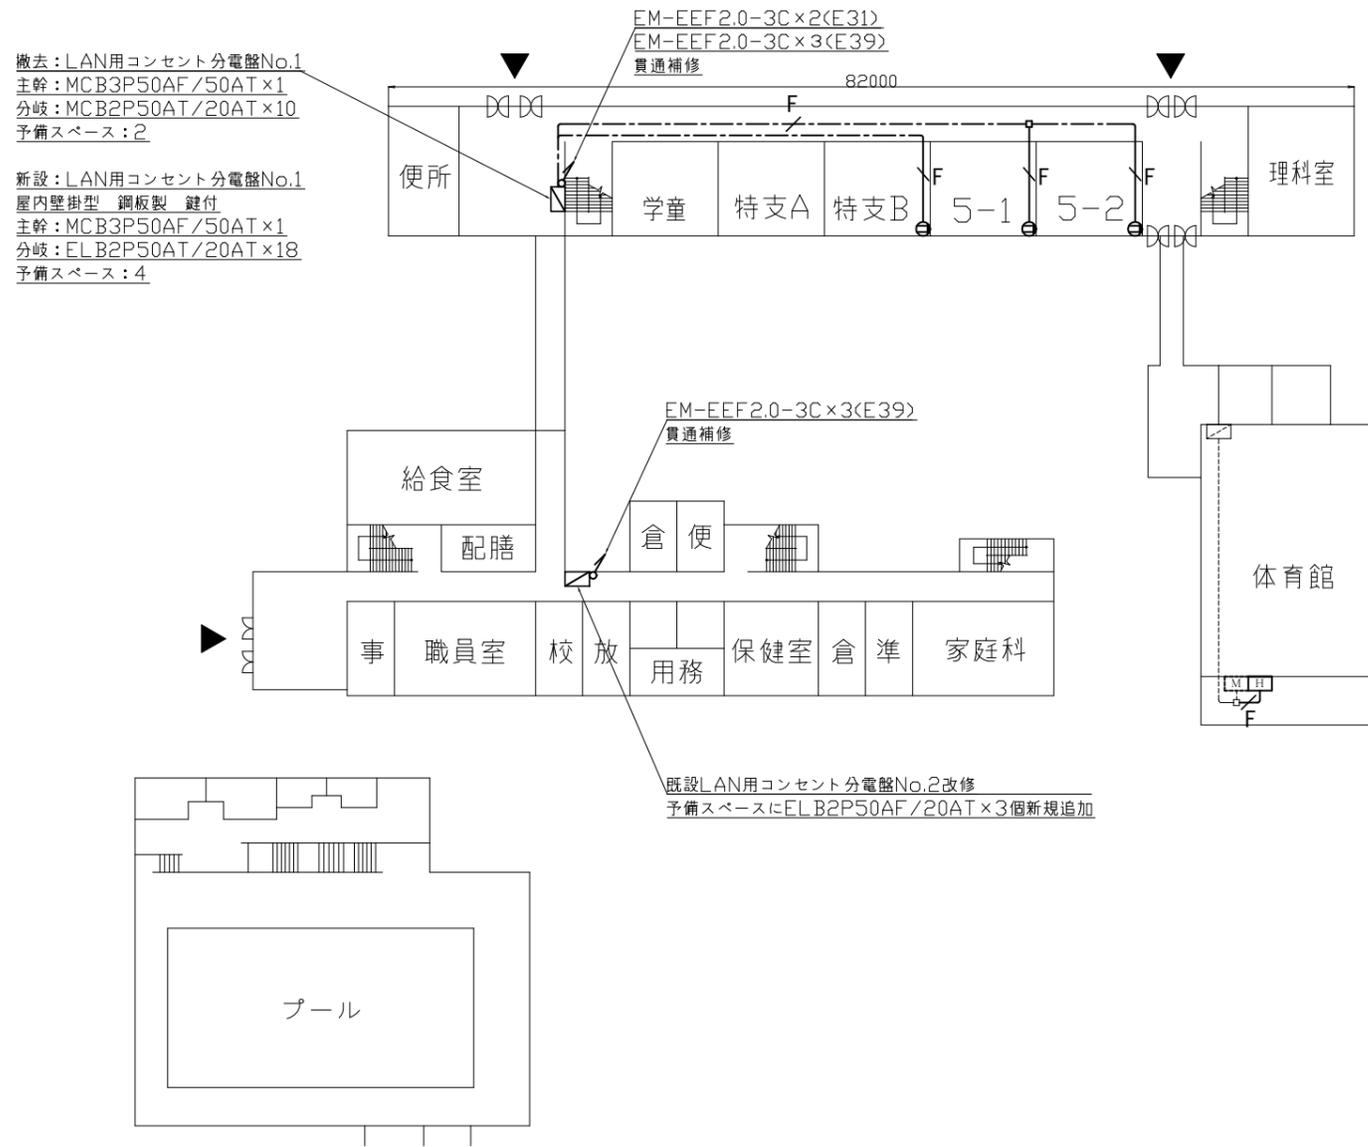


1階電源配線図 1:600

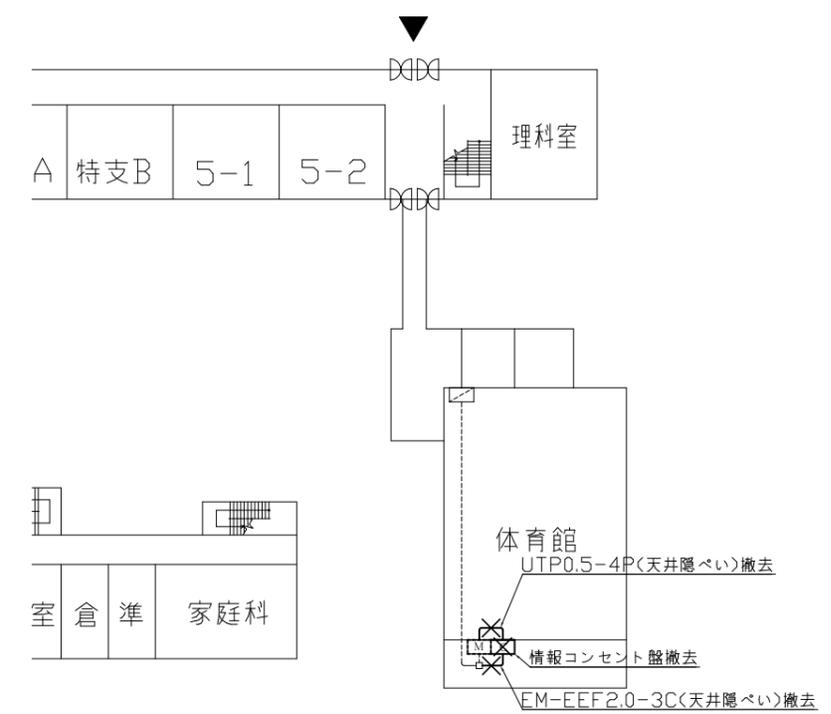


1階LAN・電源配線撤去図 1:600

横須賀市都市部公共建築課		図番	8/21	図面名称	市立夏島小学校1階電源配線図、LAN・電源撤去図		課長	主査等	担当者	
工事名	市立追浜小学校ほか3校構内情報通信網改修工事			縮尺	1:600 (A3)	作図	令和3年3月	日		

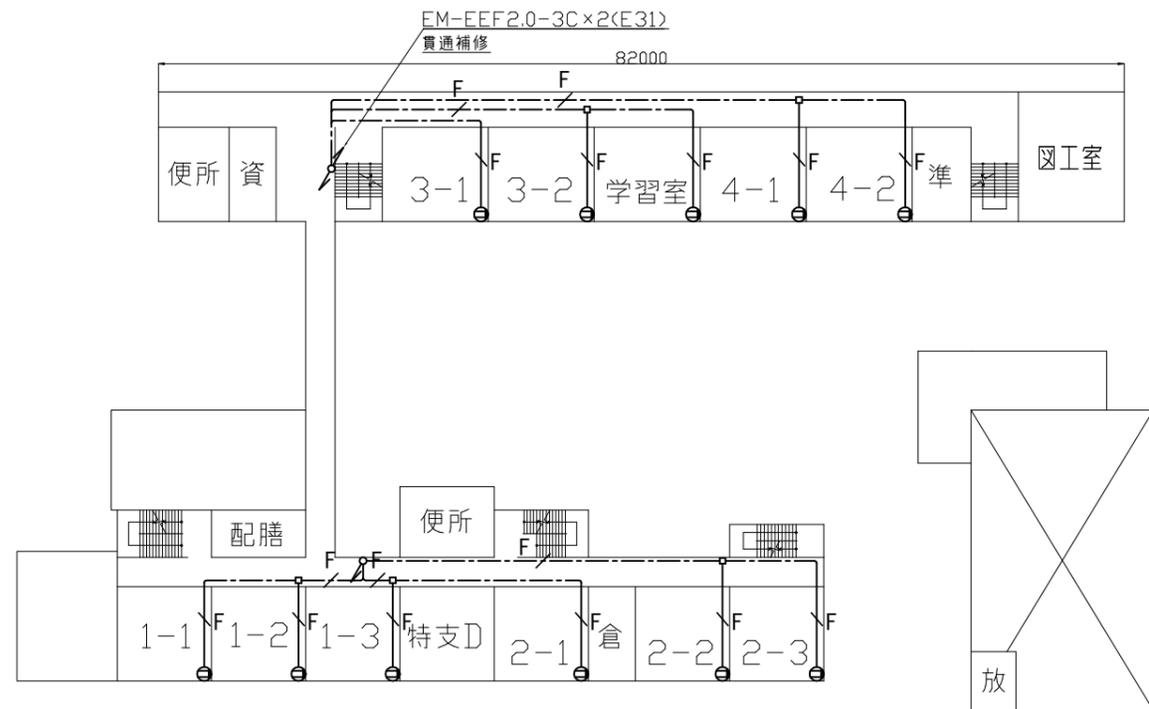


2階電源配線図 1:600

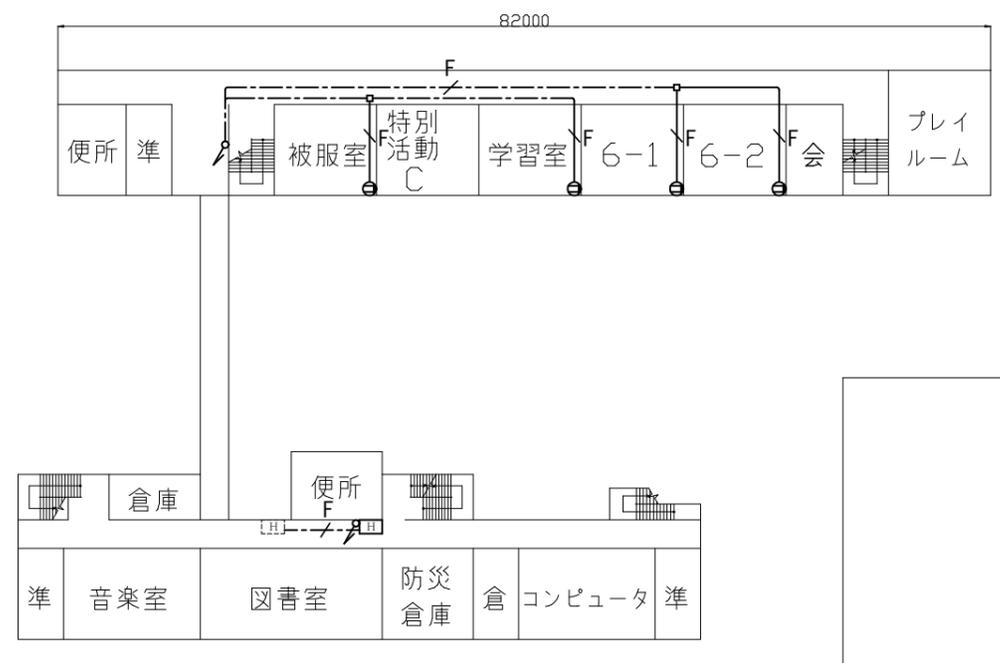

3階電源配線図 1:600



横須賀市都市部公共建築課		図番	9/21	図面名称 市立夏島小学校2・3階LAN配線図			課長	主査等	担当者	
工事名	市立追浜小学校ほか3校構内情報通信網改修工事			縮尺	1:600 (A3)	作図	令和3年3月 日			

工事場所：市立浦郷小学校  
横須賀市追浜東町2丁目14番地

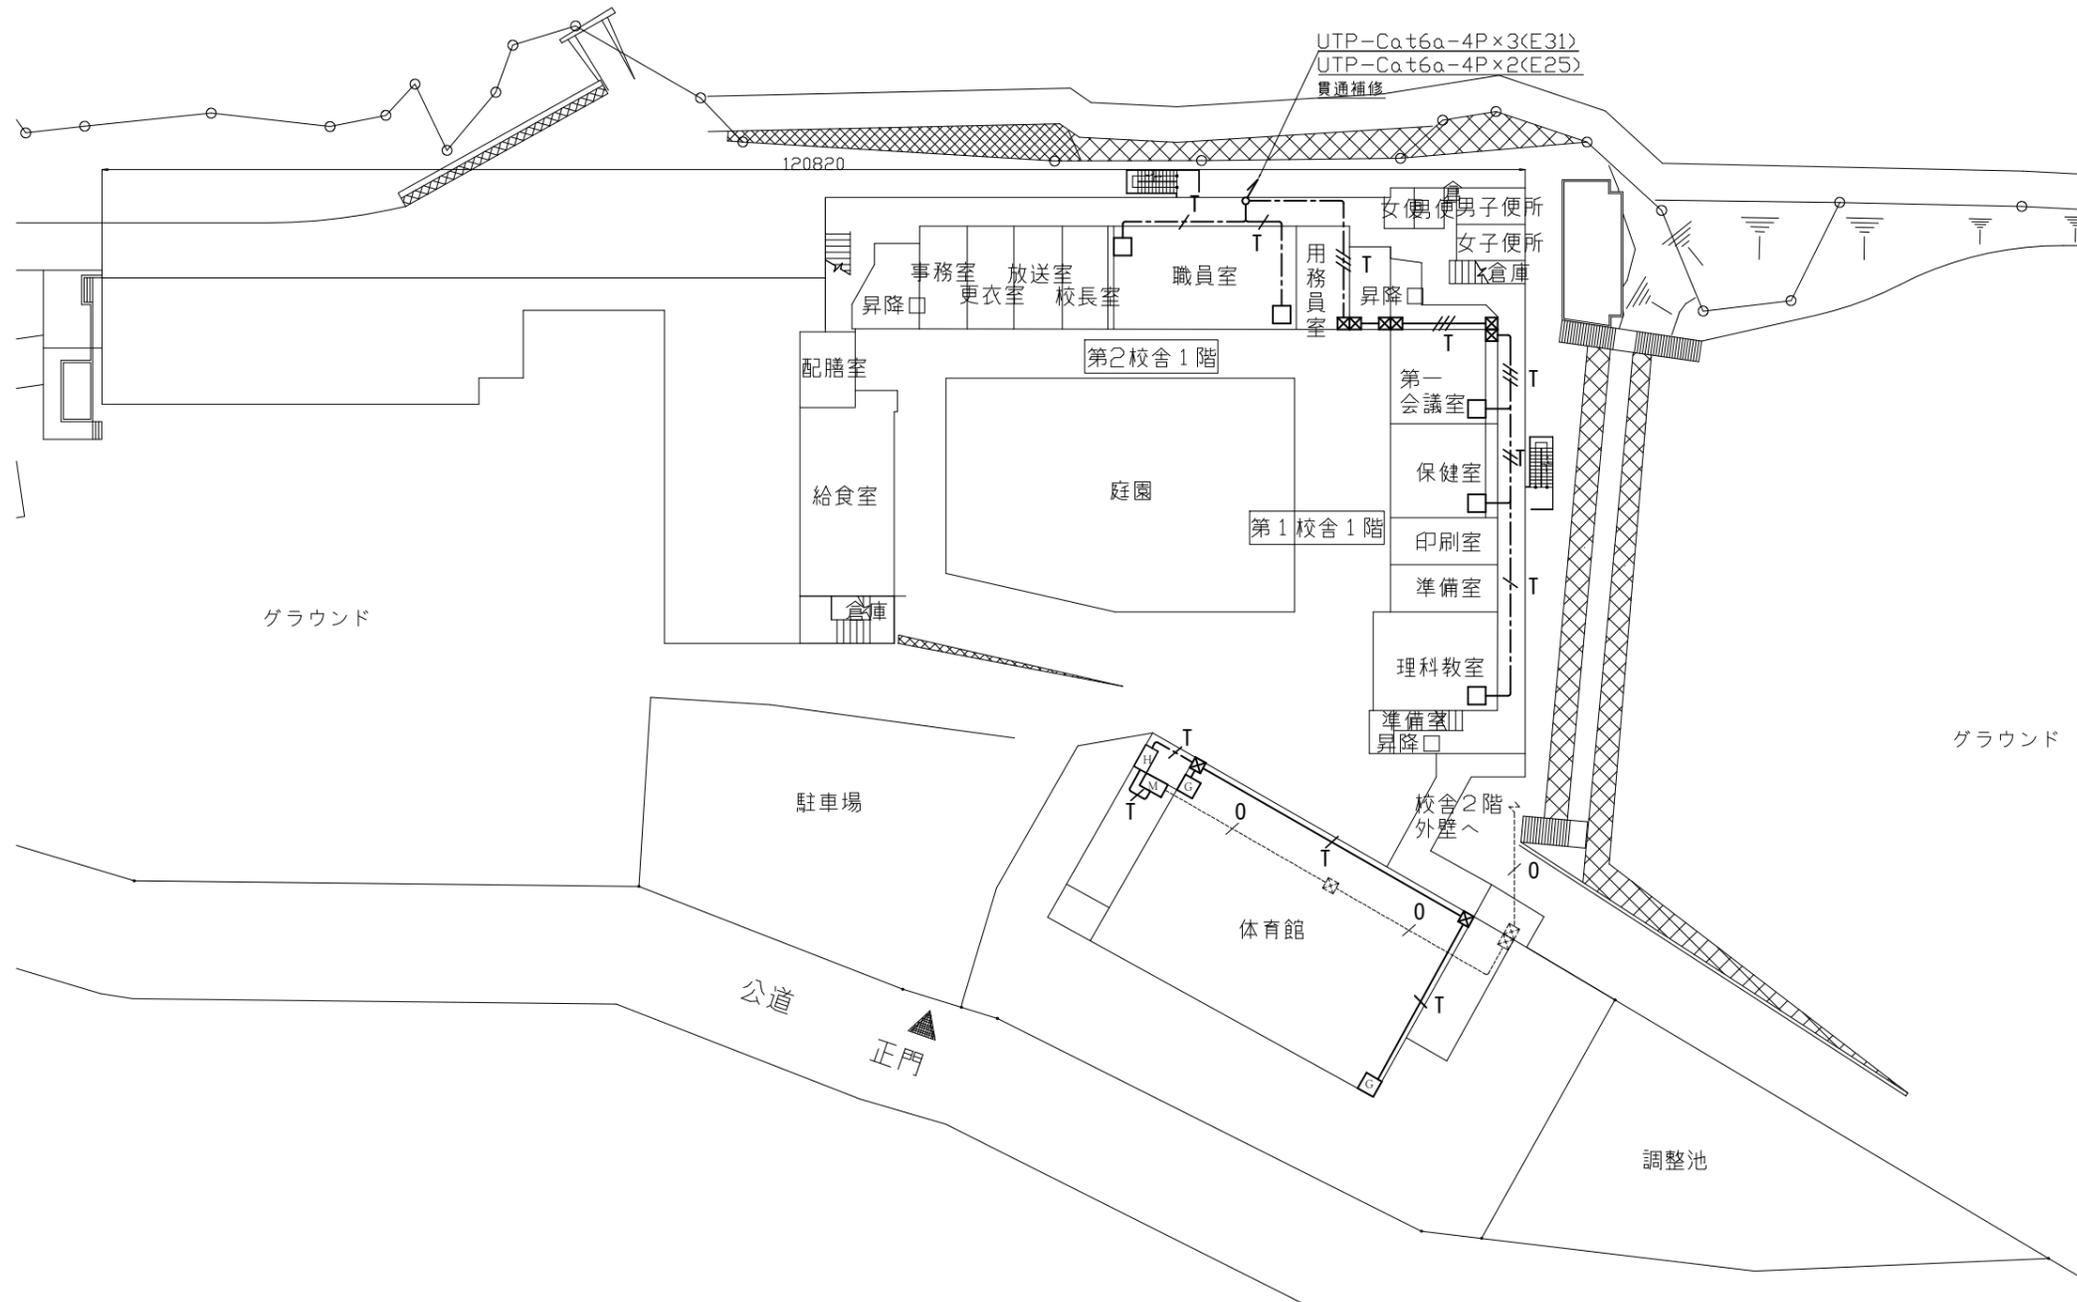


1階LAN配線図 1:600

横須賀市都市部公共建築課		図番	10/21	図面名称	市立浦郷小学校1階LAN配線図		課長	主査等	担当者	
工事名	市立追浜小学校ほか3校構内情報通信網改修工事			縮尺	1:600 (A3)	作図	令和3年3月 日			

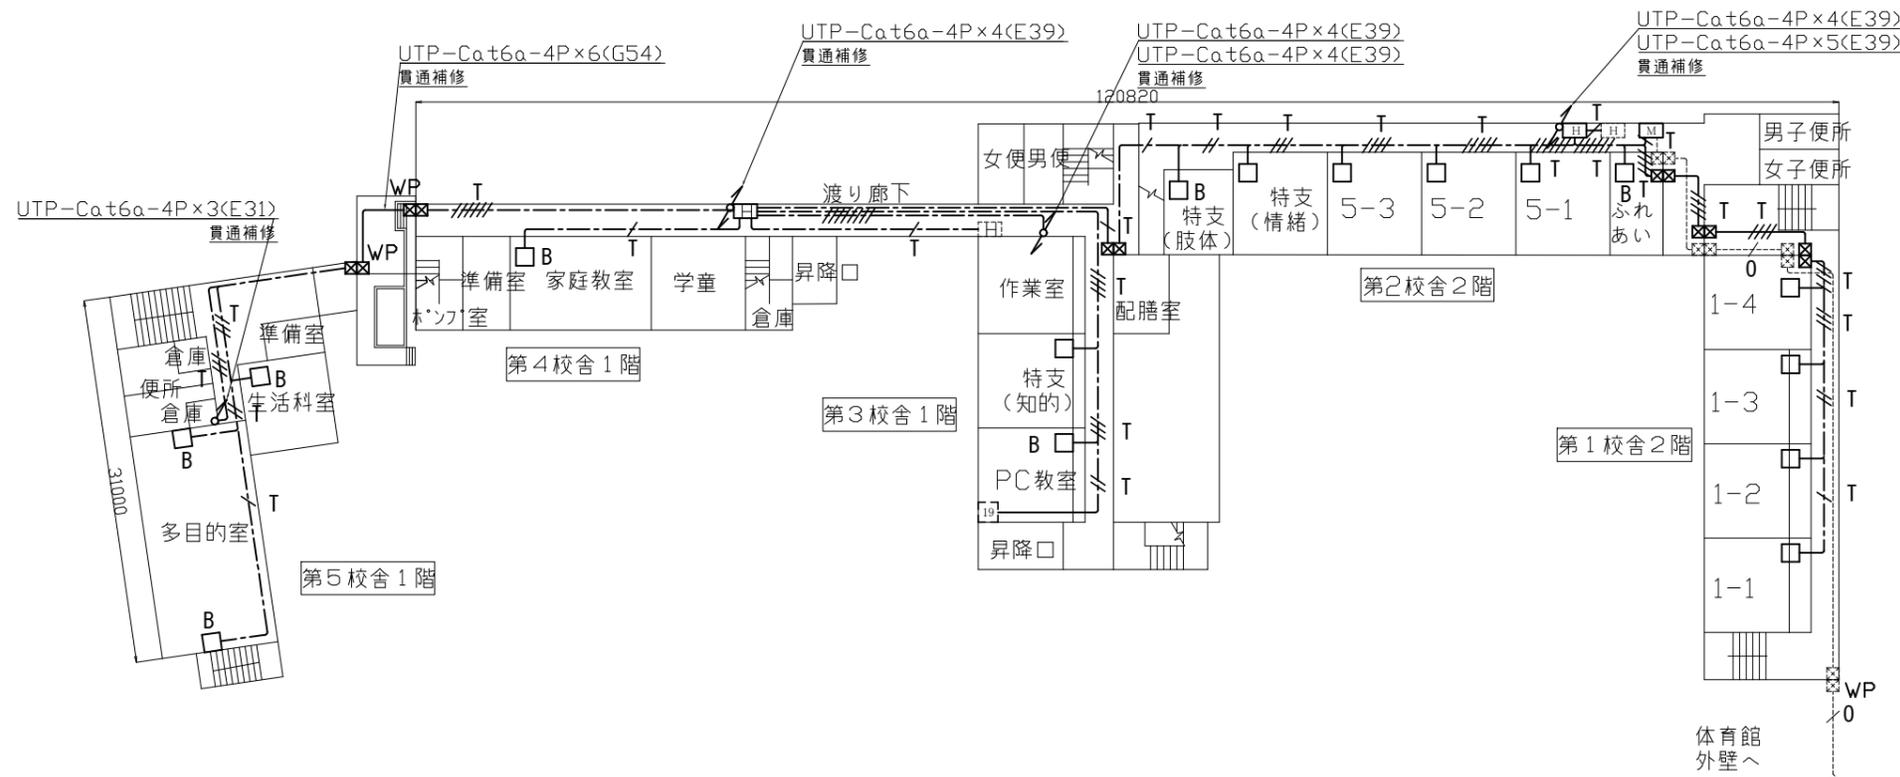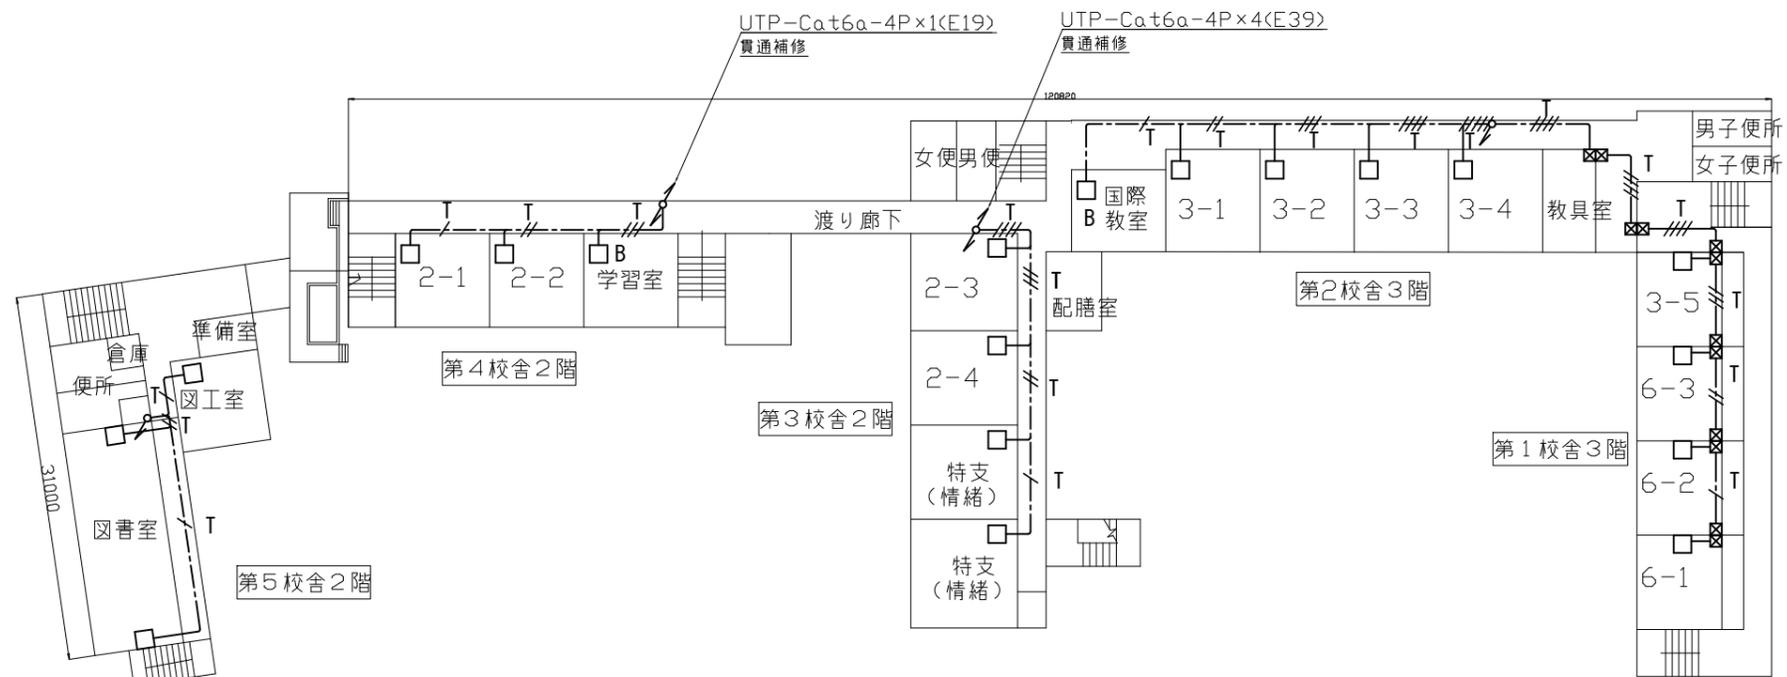


横須賀市都市部公共建築課		図番	11/21	図面名称	市立浦郷小学校2・3階LAN配線図		課長	主査等	担当者	
工事名	市立追浜小学校ほか3校構内情報通信網改修工事			縮尺	1:600 (A3)	作図	令和3年3月 日			

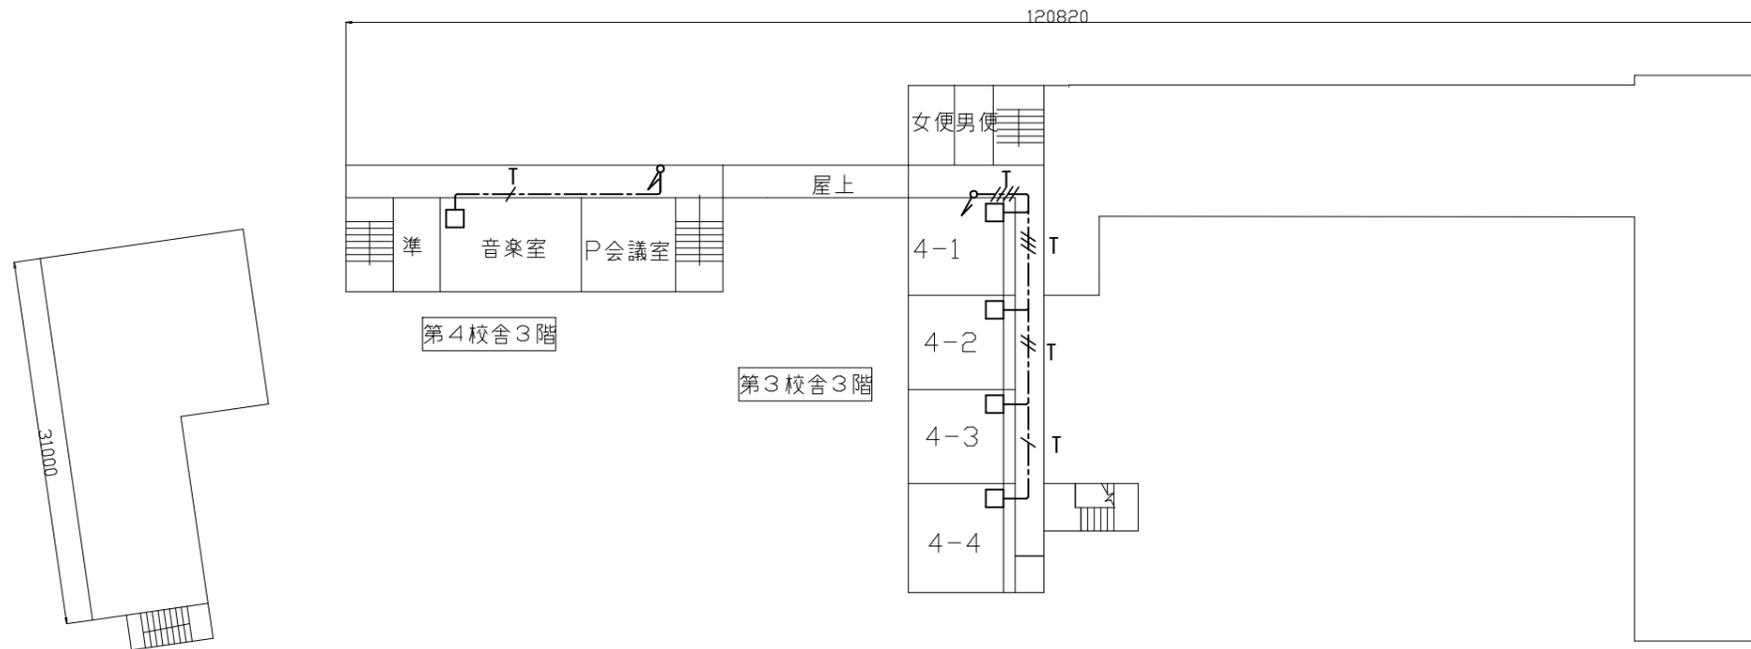

4階LAN配線図 1:600

横須賀市都市部公共建築課		図番	12/21	図面名称		市立浦郷小学校4階LAN配線図		課長	主査等	担当者	
工事名	市立追浜小学校ほか3校構内情報通信網改修工事			縮尺	1:600 (A3)	作図	令和3年3月 日				


工事場所：市立浦郷小学校  
横須賀市追浜東町2丁目14番地

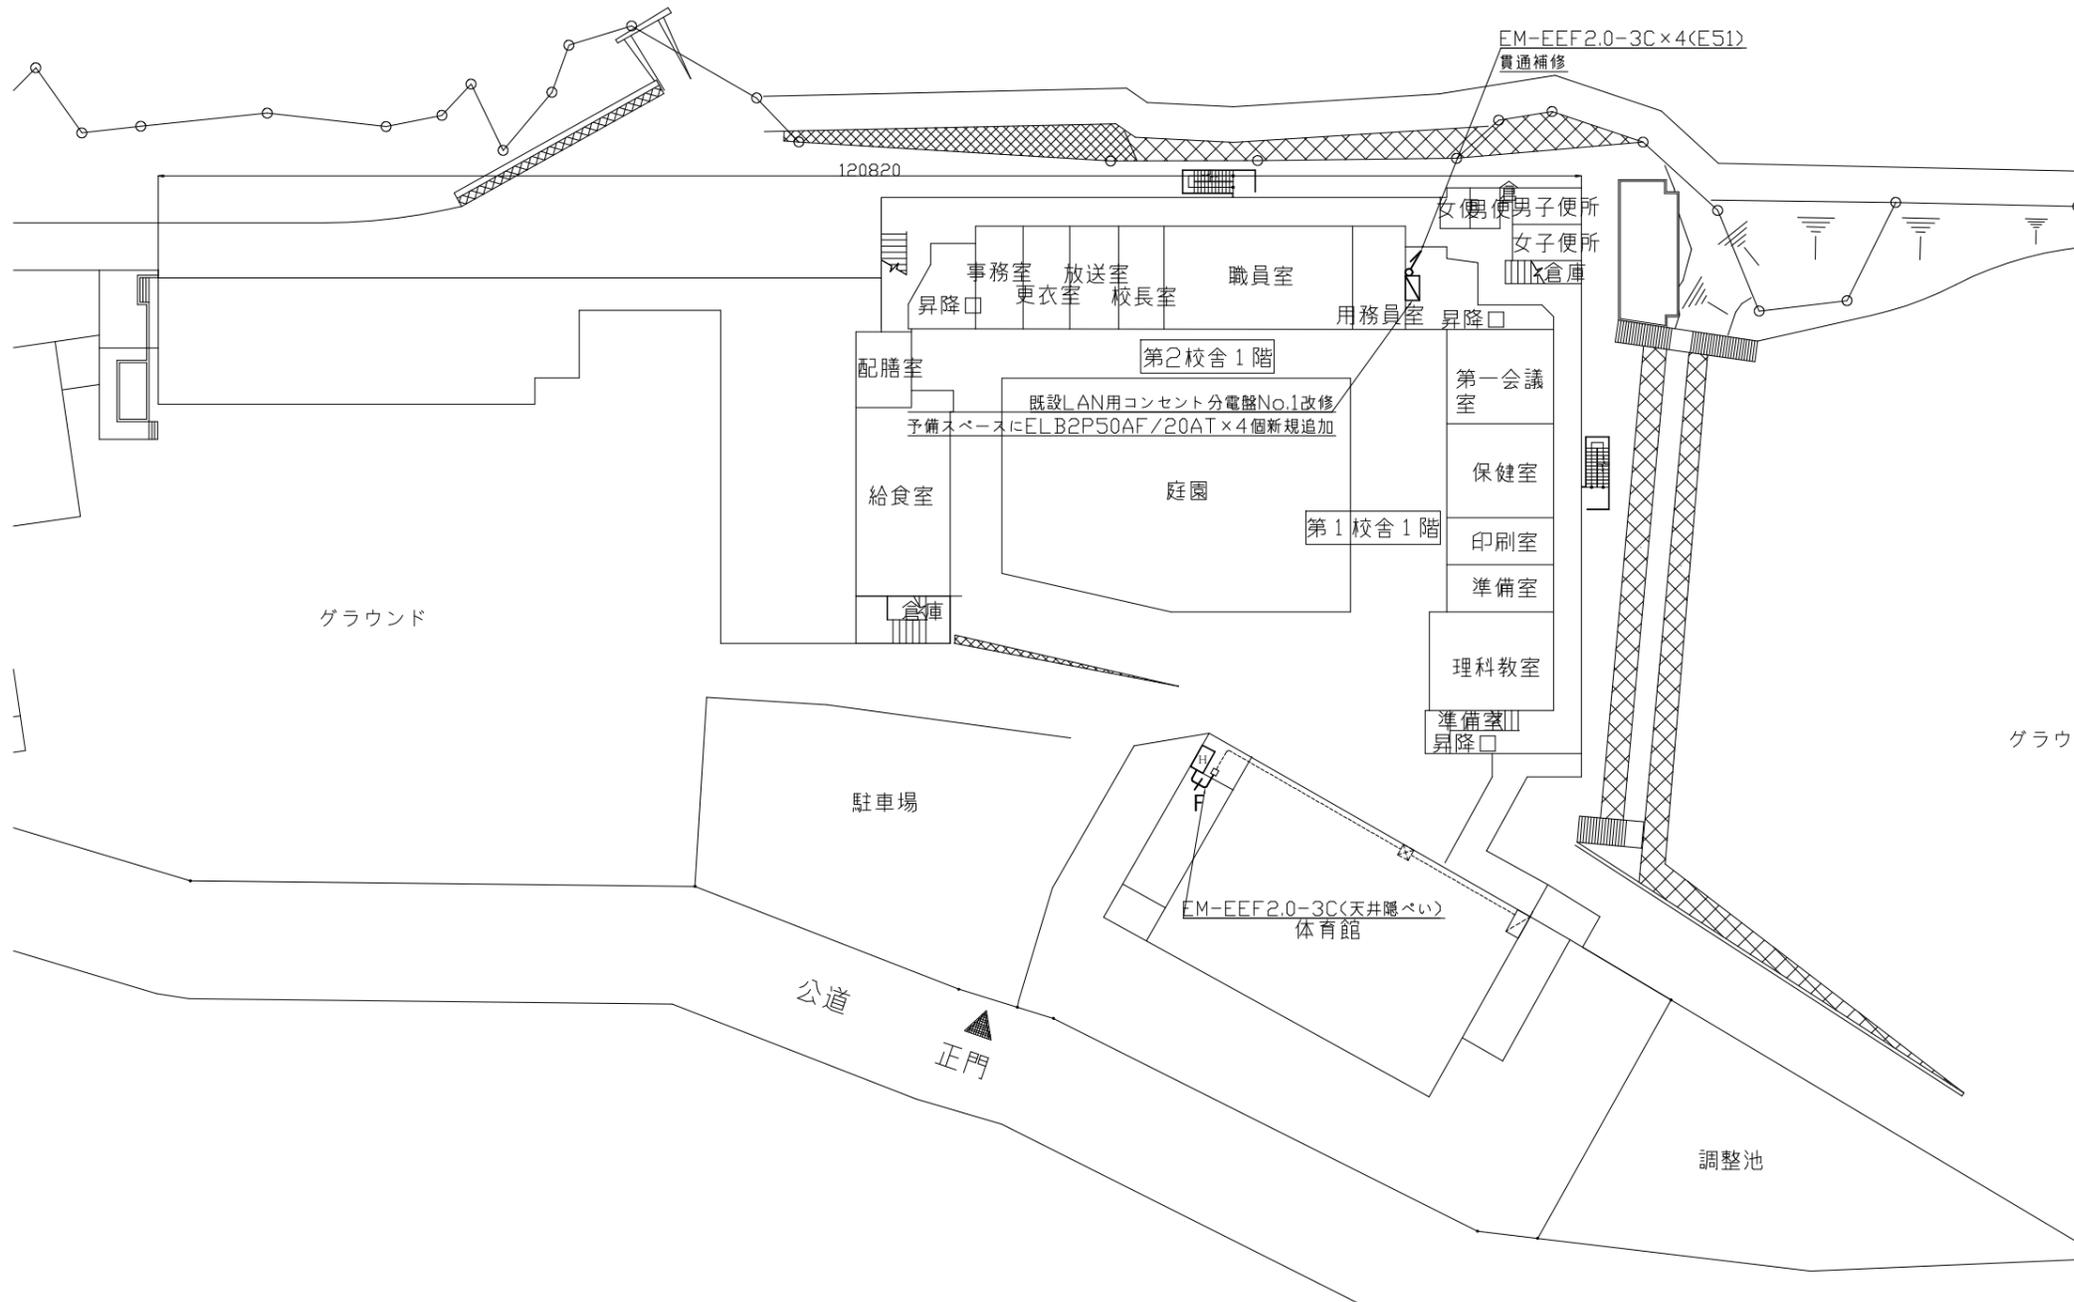


1階LAN配線図 1:600

横須賀市都市部公共建築課		図番	13/21	図面名称	市立浦郷小学校1階電源配線図		課長	主査等	担当者	
工事名	市立追浜小学校ほか3校構内情報通信網改修工事			縮尺	1:600 (A3)	作図	令和3年3月 日			



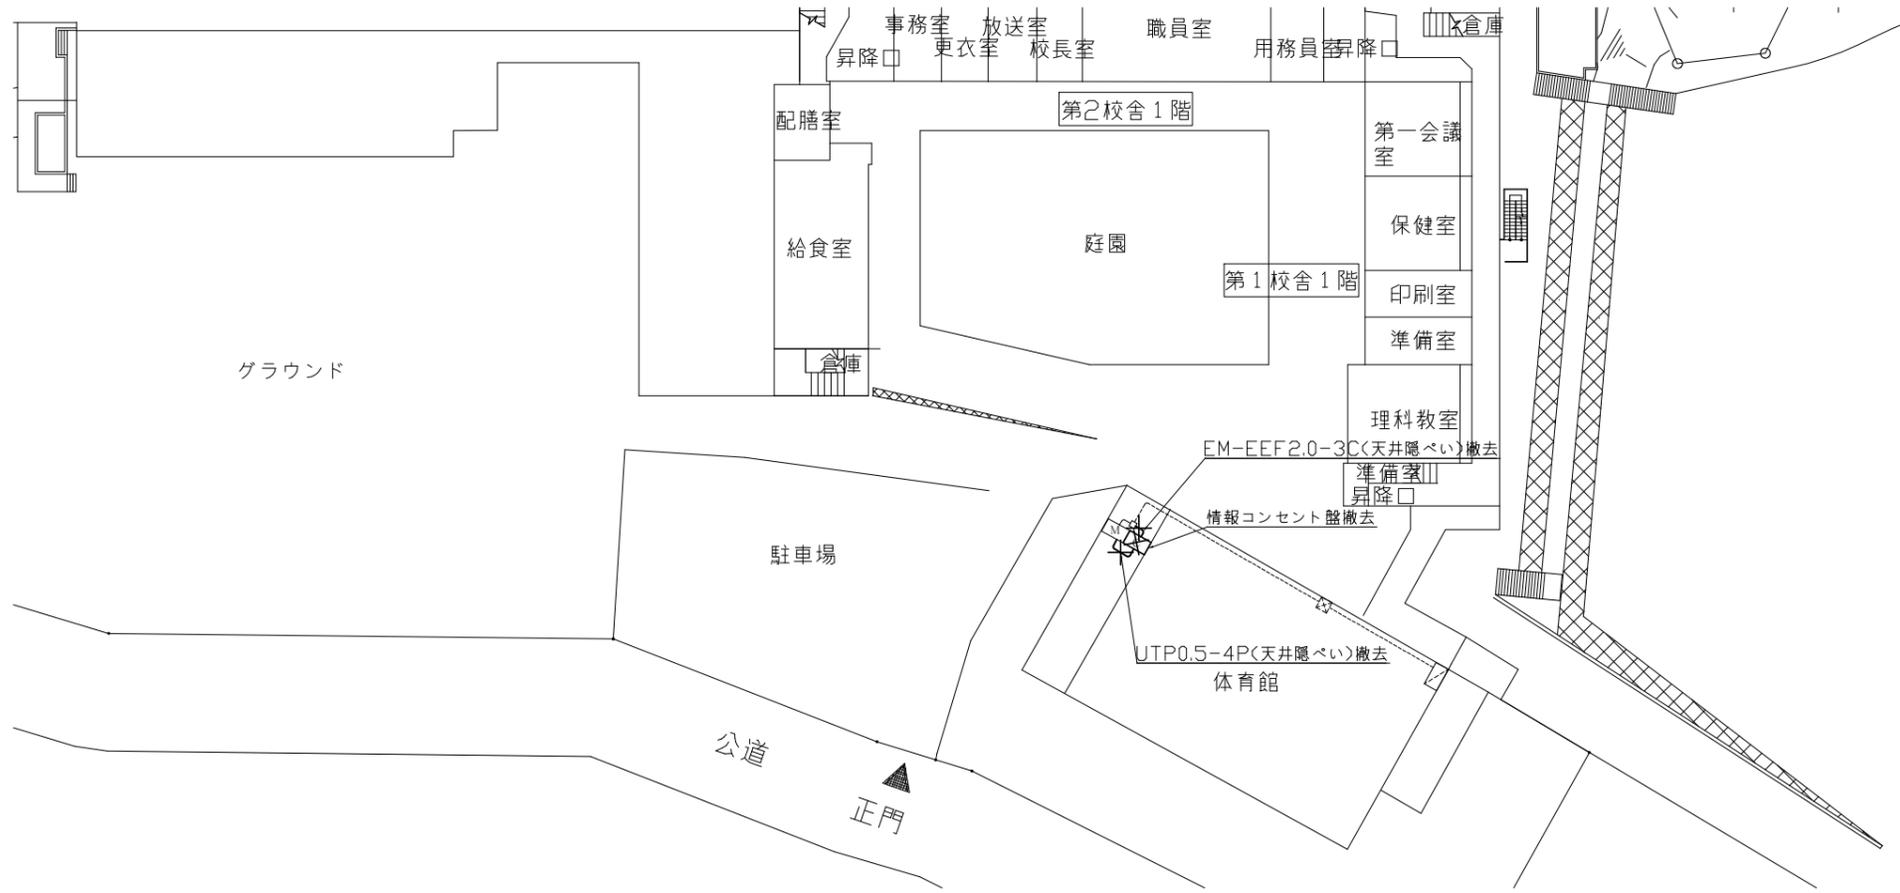



1階撤去図 1:600

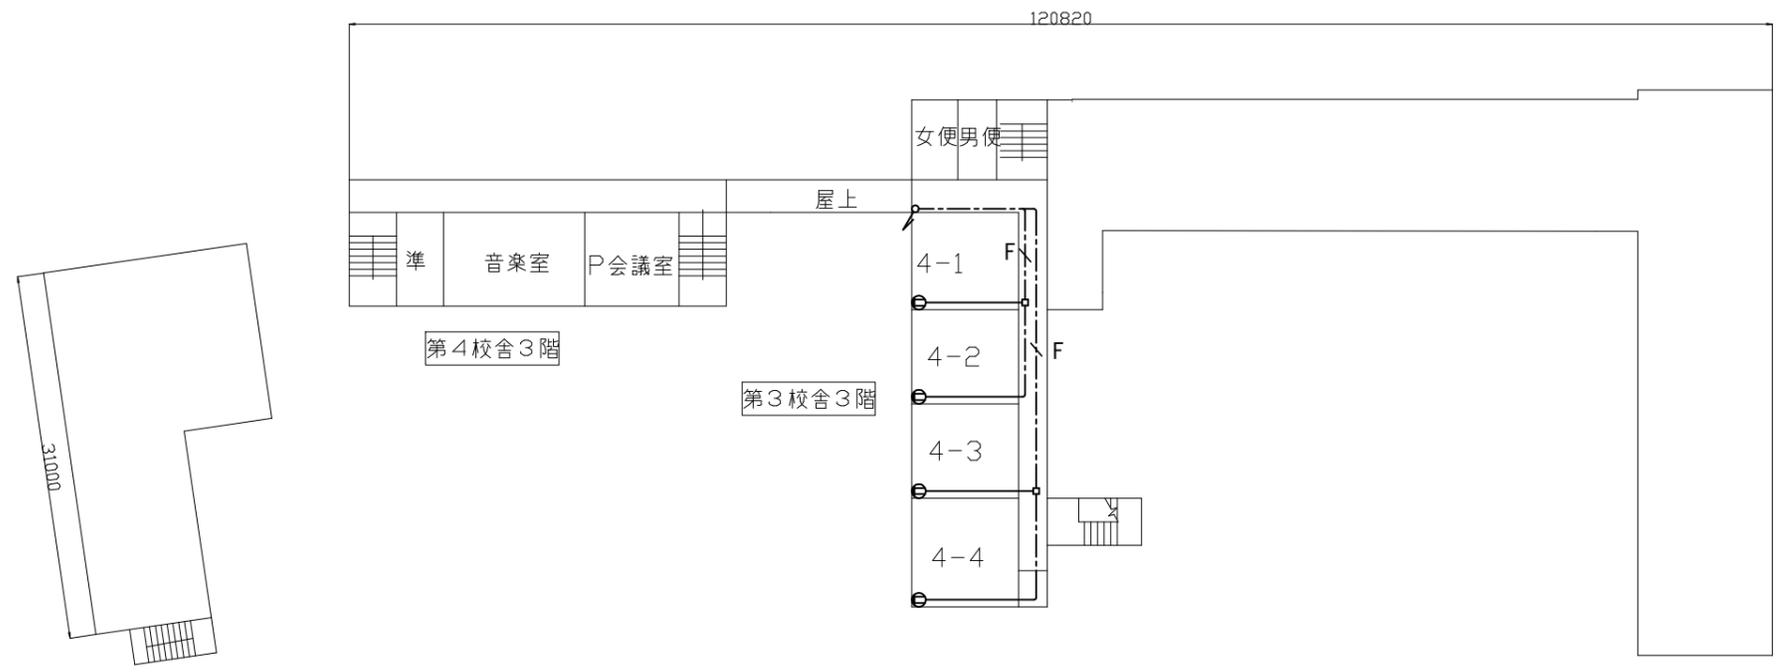



4階電源配線図 1:600

横須賀市都市部公共建築課		図番	15/21	図面名称	市立浦郷小学校4階電源配線図・1階撤去図		課長	主査等	担当者	
工事名	市立追浜小学校ほか3校構内情報通信網改修工事			縮尺	1:600 (A3)	作図	令和3年3月 日			



工事場所：市立船越小学校  
横須賀市船越町5丁目34番地

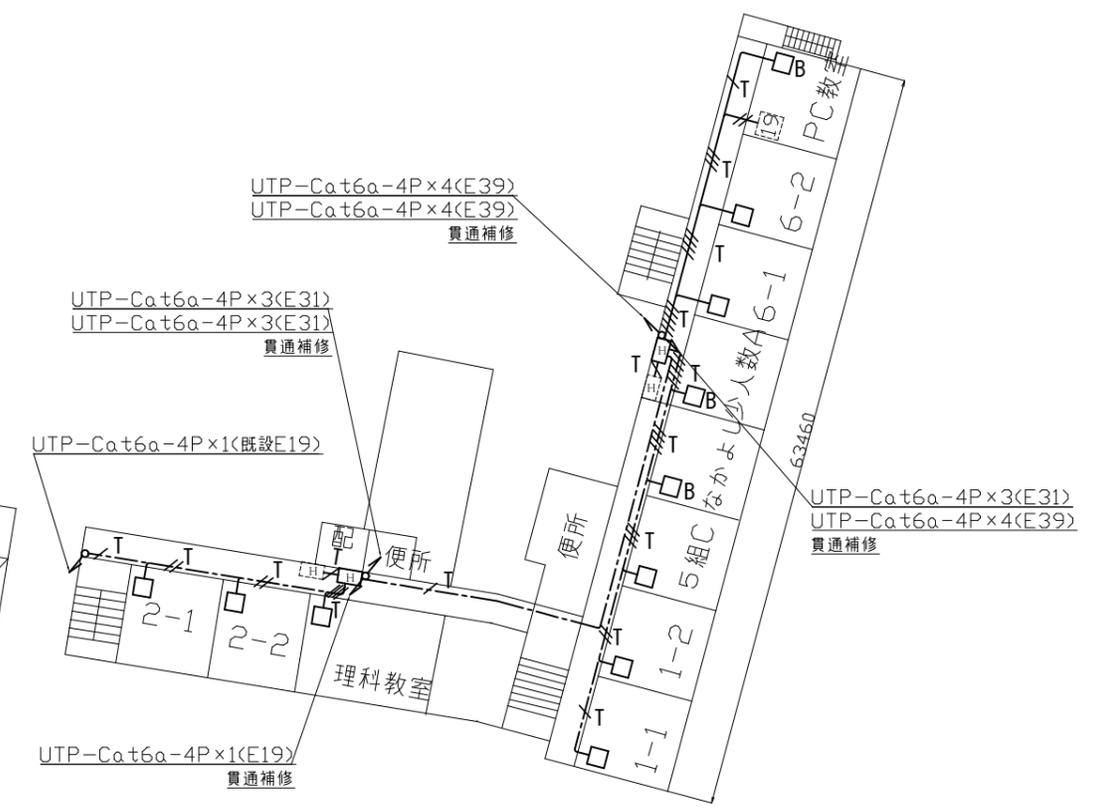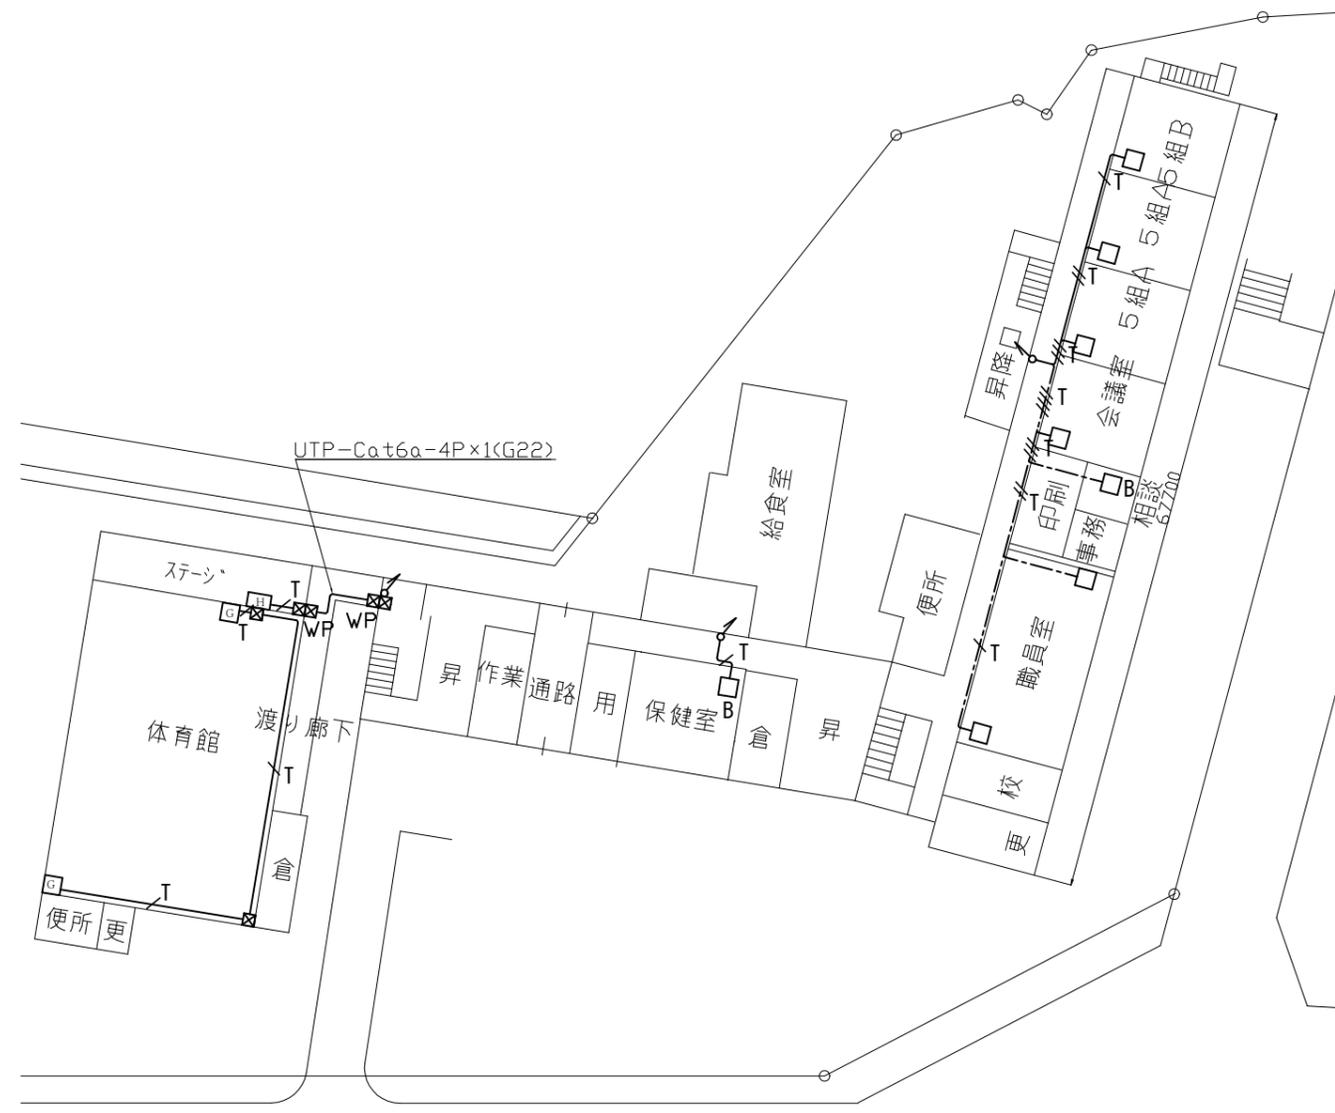

横須賀市都市部公共建築課		図番	16/21	図面名称	市立船越小学校1・2階LAN配線図		課長	主査等	担当者	
工事名	市立追浜小学校ほか3校構内情報通信網改修工事			縮尺	1:600 (A3)	作図	令和3年3月	日		

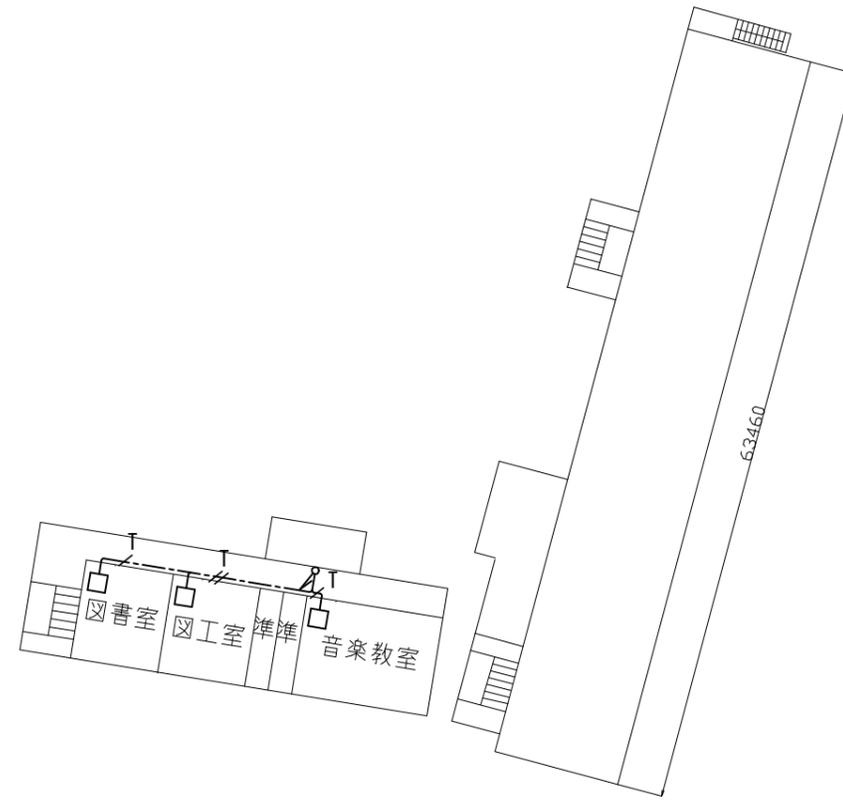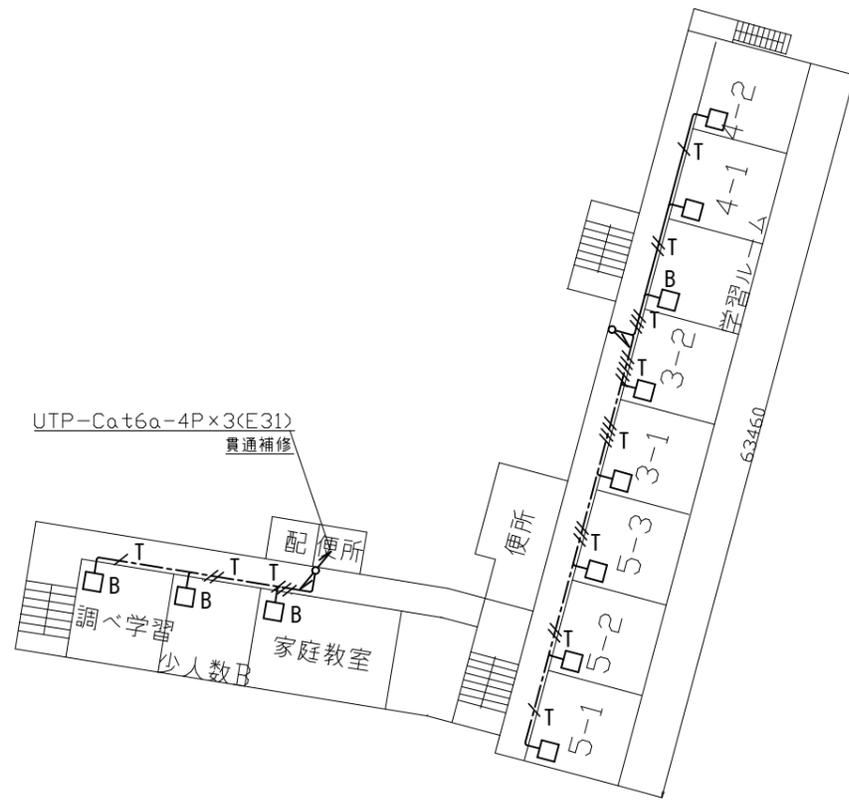


横須賀市都市部公共建築課		図番	17/21	図面名称			市立船越小学校3・4階LAN配線図			課長	主査等	担当者	
工事名	市立追浜小学校ほか3校構内情報通信網改修工事			縮尺	1:600 (A3)	作図	令和3年3月 日						

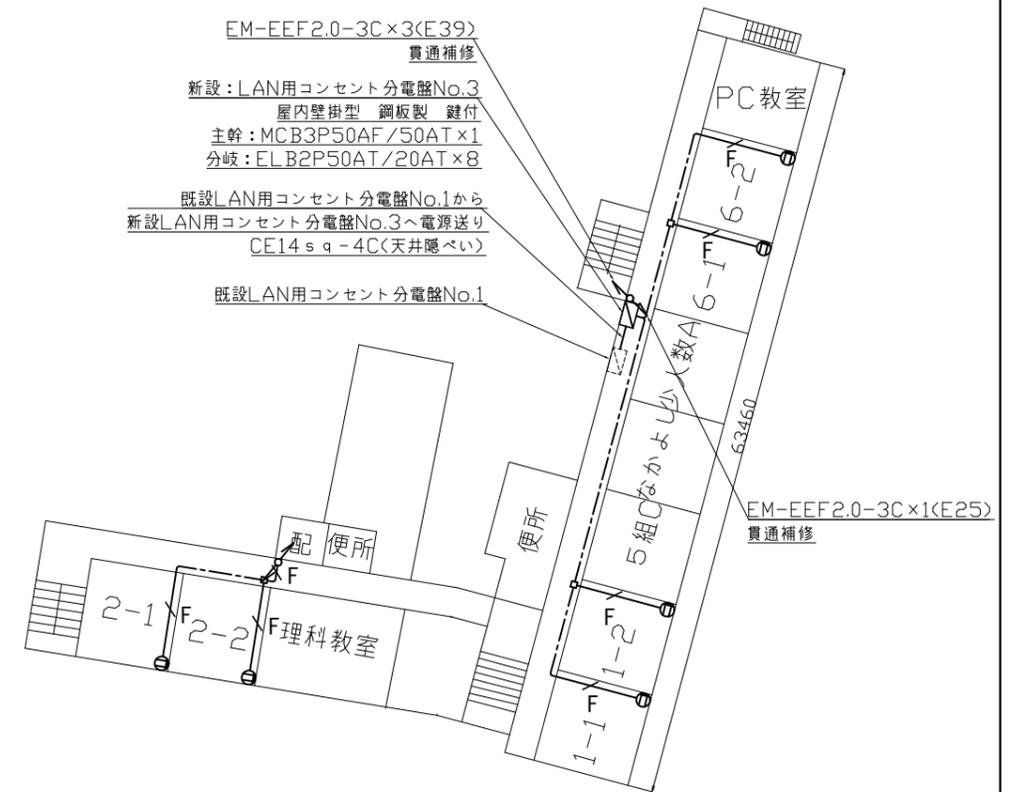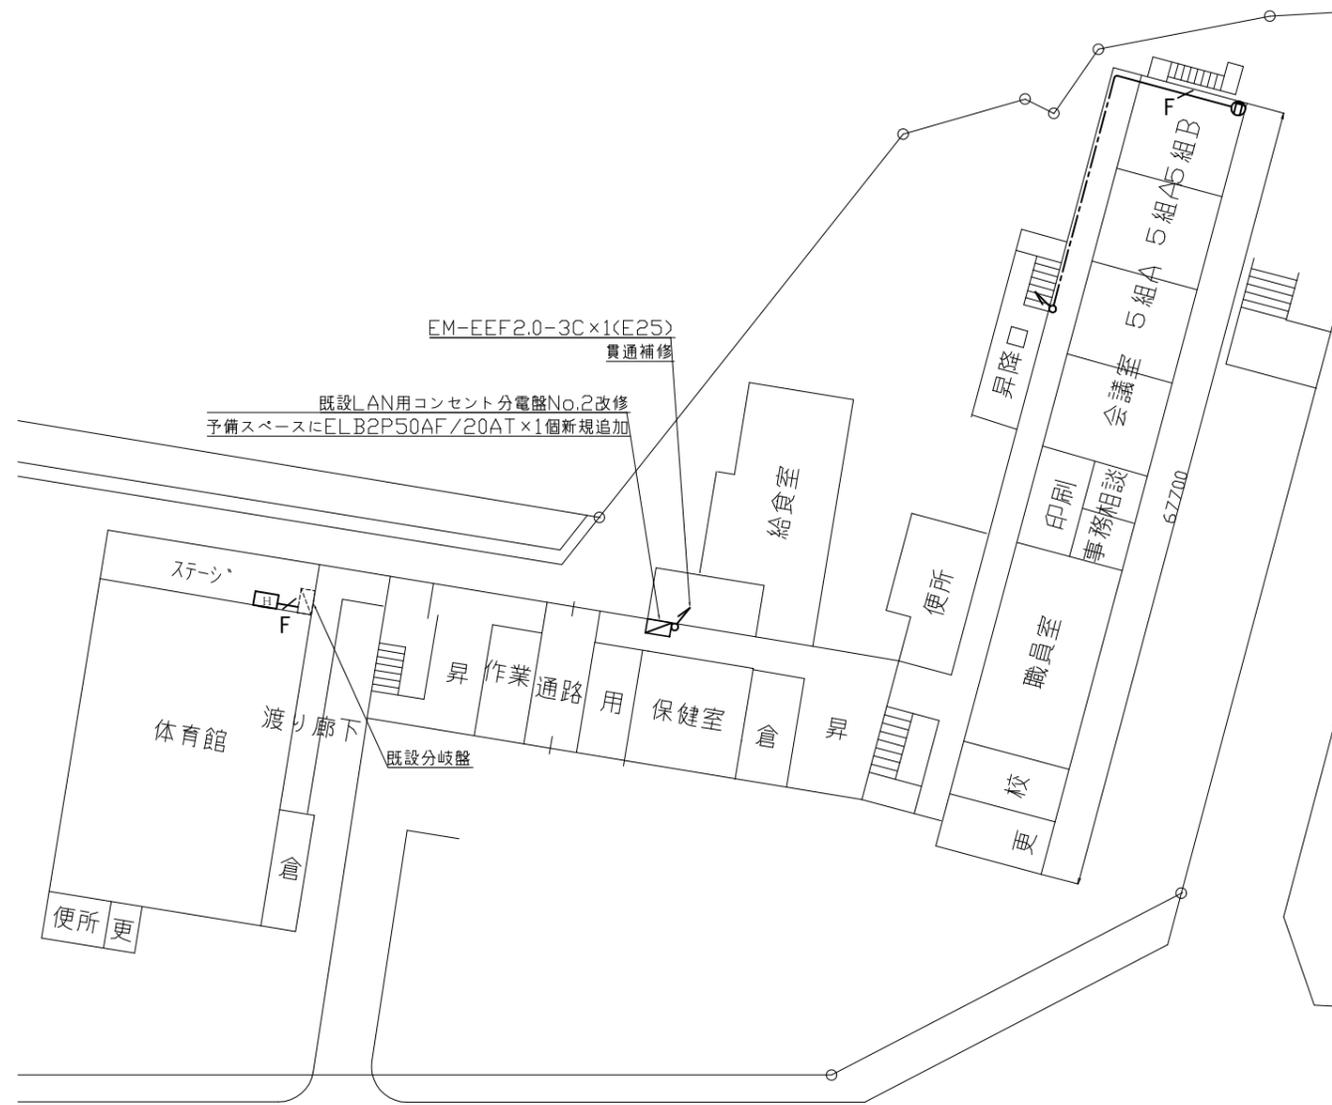

1階電源配線図 1:600

2階電源配線図 1:600

横須賀市都市部公共建築課		図番	18/21	図面名称		市立船越小学校1・2階電源配線図		課長	主査等	担当者	
工事名	市立追浜小学校ほか3校構内情報通信網改修工事			縮尺	1:600 (A3)	作図	令和3年3月 日				

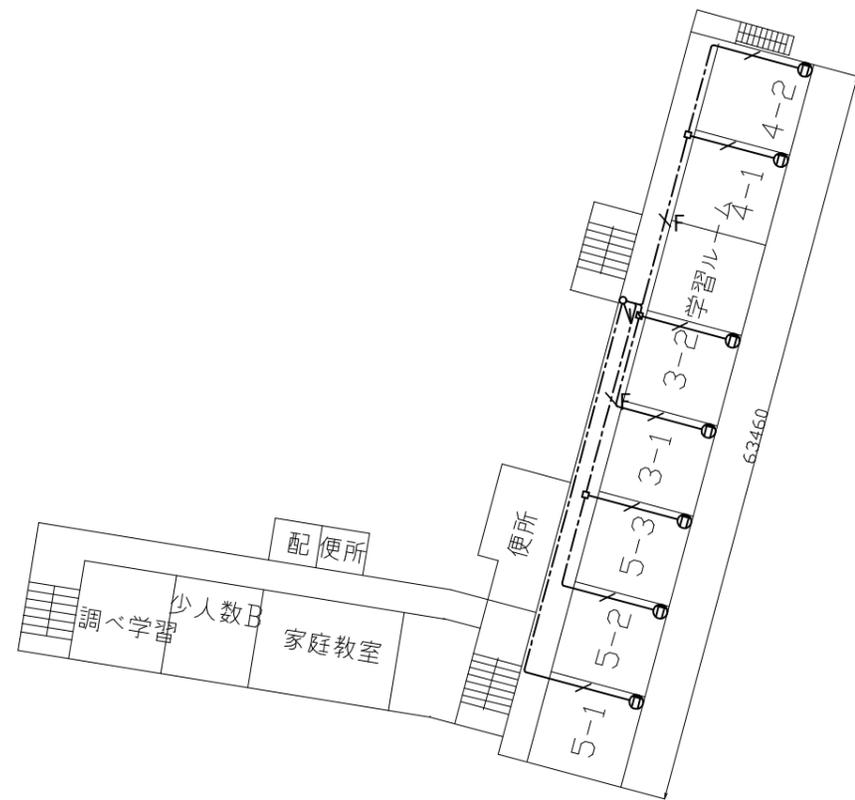


3階電源配線図 1:600




1階電源配線撤去図 1:600

横須賀市都市部公共建築課		図番	19/21	図面名称	市立船越小学校3階LAN配線図・1階電源配線撤去図		課長	主査等	担当者	
工事名	市立追浜小学校ほか3校構内情報通信網改修工事			縮尺	1:600 (A3)	作図	令和3年3月 日			

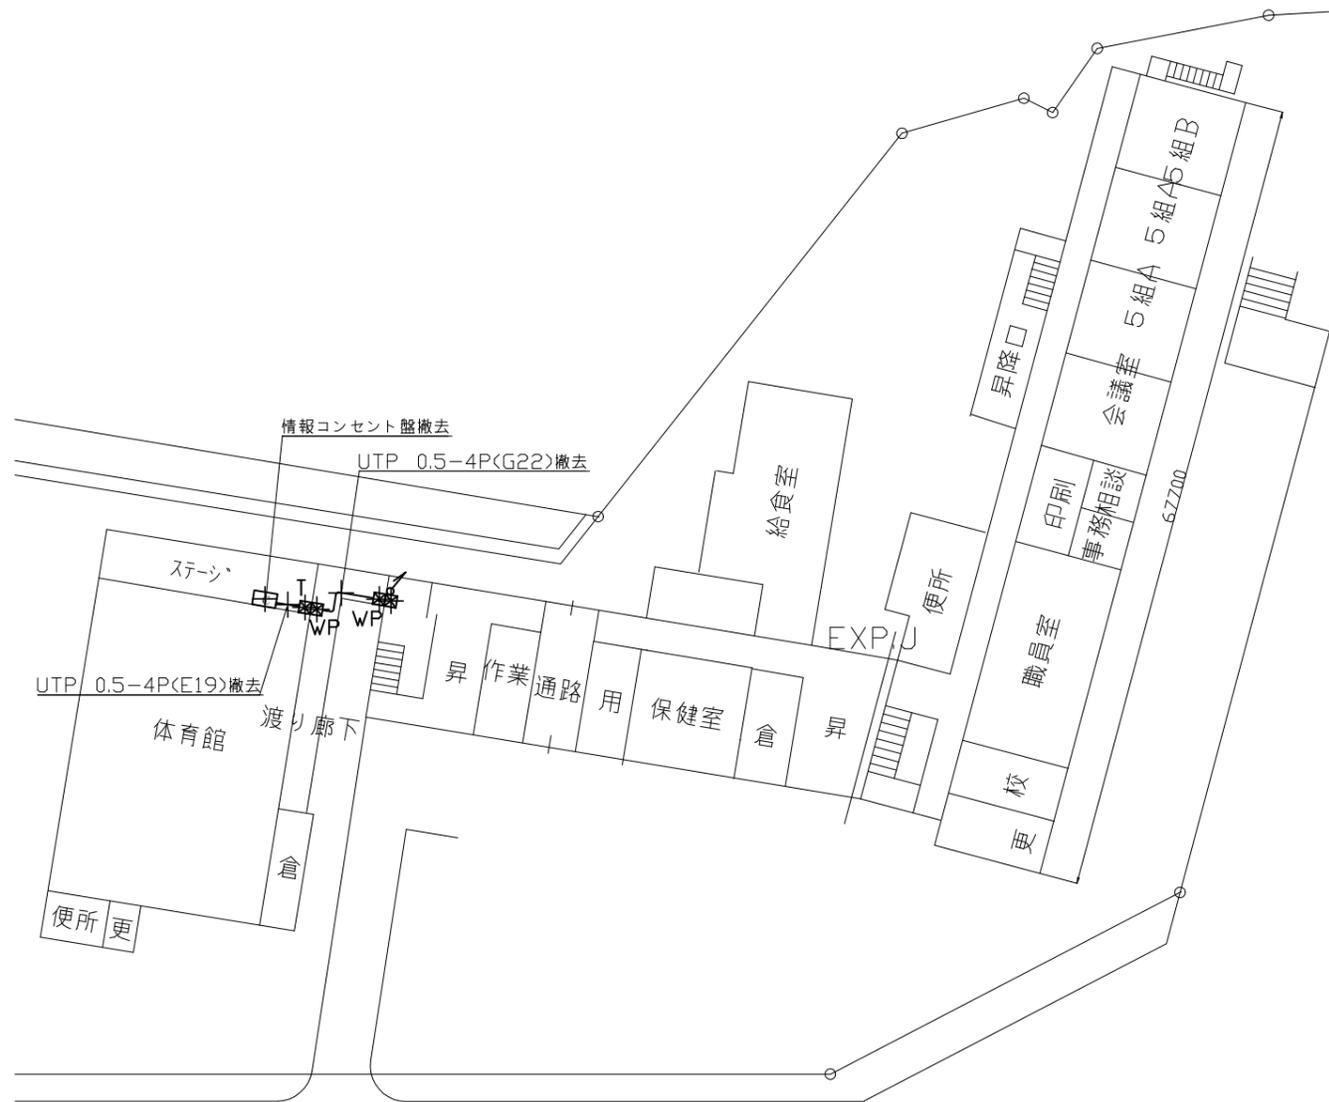

1階LAN配線撤去図 1:600

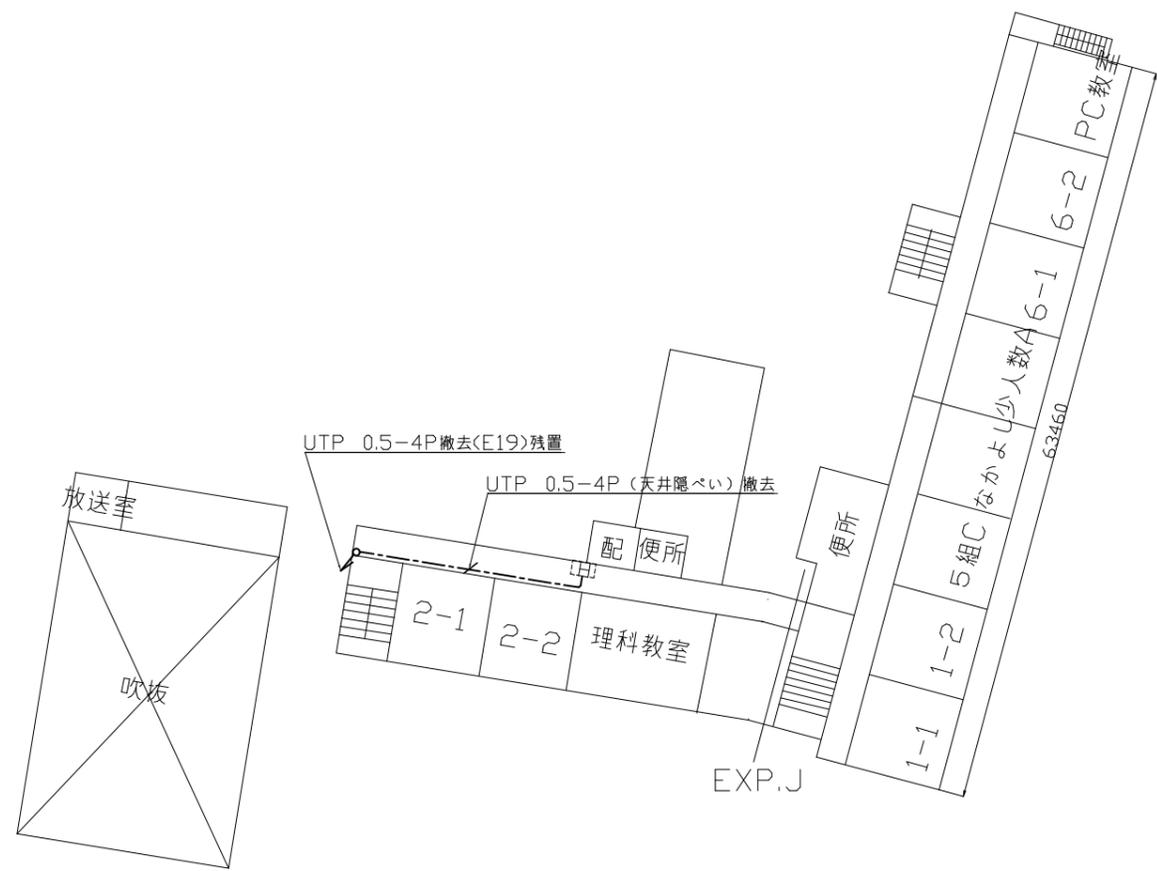

2階LAN配線撤去図 1:600

横須賀市都市部公共建築課		図番	20/21	図面名称			市立船越小学校1・2階LAN配線撤去図			課長	主査等	担当者
工事名	市立追浜小学校ほか3校構内情報通信網改修工事			縮尺	1:600 (A3)	作図	令和3年3月 日					

凡 例

1、図中特記無き記号は以下の通り

---T/--- UTP-Cat6a-4P×1 (天井隠ぺい)

---T//--- UTP-Cat6a-4P×2 (天井隠ぺい)

---T///--- UTP-Cat6a-4P×3 (天井隠ぺい)

---T////--- UTP-Cat6a-4P×4 (天井隠ぺい)

---T/////--- UTP-Cat6a-4P×5 (天井隠ぺい)

---T/////--- UTP-Cat6a-4P×6 (天井隠ぺい)

---T/////--- UTP-Cat6a-4P×7 (天井隠ぺい)

---T/////--- UTP-Cat6a-4P×8 (天井隠ぺい)

---T/////--- UTP-Cat6a-4P×9 (天井隠ぺい)

---T/--- UTP-Cat6a-4P×1 (E19)

---T//--- UTP-Cat6a-4P×2 (E25)

---T///--- UTP-Cat6a-4P×3 (E31)

---F/--- EM-EEF2.0-3C×1 (天井隠ぺい)

---F//--- EM-EEF2.0-3C×2 (天井隠ぺい)

---F///--- EM-EEF2.0-3C×3 (天井隠ぺい)

---F////--- EM-EEF2.0-3C×4 (天井隠ぺい)

---F/////--- EM-EEF2.0-3C×5 (天井隠ぺい)

---F/--- EM-EEF2.0-3C×1 (E25)

---F//--- EM-EEF2.0-3C×2 (E31)

---F///--- EM-EEF2.0-3C×3 (E39)

---O/--- 既設光ケーブル

H HUB盤  
 屋内 壁掛型 鍵付 放熱用換気口付  
 650×650×160 (参考寸法)  
 盤内に露出コンセント (2P15A×2ELK) 取付  
 本工事は盤のみ取付、HUBは別途

M 既設光変換器箱改修  
 盤内の既設メディアコンバーター×1を取替  
 データ転送速度10/100/1000Mbps (CSMA/CD)  
 10BASE-T/100BASE-TX/1000Base-×1ポート (MDI/MDI-X自動切替)  
 Duplex: Full/Half  
 Auto Negotiation: 対応 (通信速度、Full/Half Duplex 固定設定可)  
 1000BASE-SX2×1ポート (MMF2Km SCコネクタ2芯)  
 定格入力電圧 AC100V 50/60Hz

アクセスポイント取付ボックス  
 露出スイッチボックス 1個用  
 "B" はブラックプレート取付  
 "G" は防球ガード付  
 アクセスポイントは別途

既設19インチラック  
 ラック内の新規UTPケーブルの端末処理は  
 露出型モジュラジャックを使用のこと

WP プルボックス SUS製 防水

ET プルボックス 鋼板製 ET付

プルボックス 鋼板製

2P×15A×1EET  
 \*情報コンセント盤1回路につき2個設置

既設HUB盤

既設LAN用コンセント分電盤

既設プルボックス

2、UTPケーブル使用

Cat6a 4P 10GBASE-T  
 ケーブルの両端は成端 (LANコネクタ) すること  
 エコケーブル以外でも可とする

3、本工事の実施試験は次の通り

- ① UTPケーブル回線試験
- ② 電源回路絶縁抵抗測定

注 記

- ・教室内UTPケーブルは別途アクセスポイント接続のため500mm程度余長をとること。
- ・廊下から教室内へのUTPケーブル引込はメタルモールにて保護とする。
- ・コンセント及び既設19インチラックへの配線はメタルモールにて保護とする。
- ・屋外露出配管は溶融亜鉛メッキ仕上げ (無塗装) とし、支持金物、アンカー、ビス等はSUS製とする。
- ・PS内を除き、露出配管やボックス等は取付壁面と同色塗装とする。
- ・防火区画は防火区画貫通処理を施すこと。
- ・必要な個所に天井点検口を設け取付には開口補強を施すこと。
- ・不要な配管配線、ケーブル、器具類は撤去処分とする。

横須賀市都市部公共建築課		図番	21/21	図面名称	仕様			課長	主査等	担当者	
工事名	市立追浜小学校ほか3校構内情報通信網改修工事			縮尺	NS (A3)	作図	令和3年3月 日				