



工事場所：市立田浦小学校
横須賀市田浦町3丁目55番地

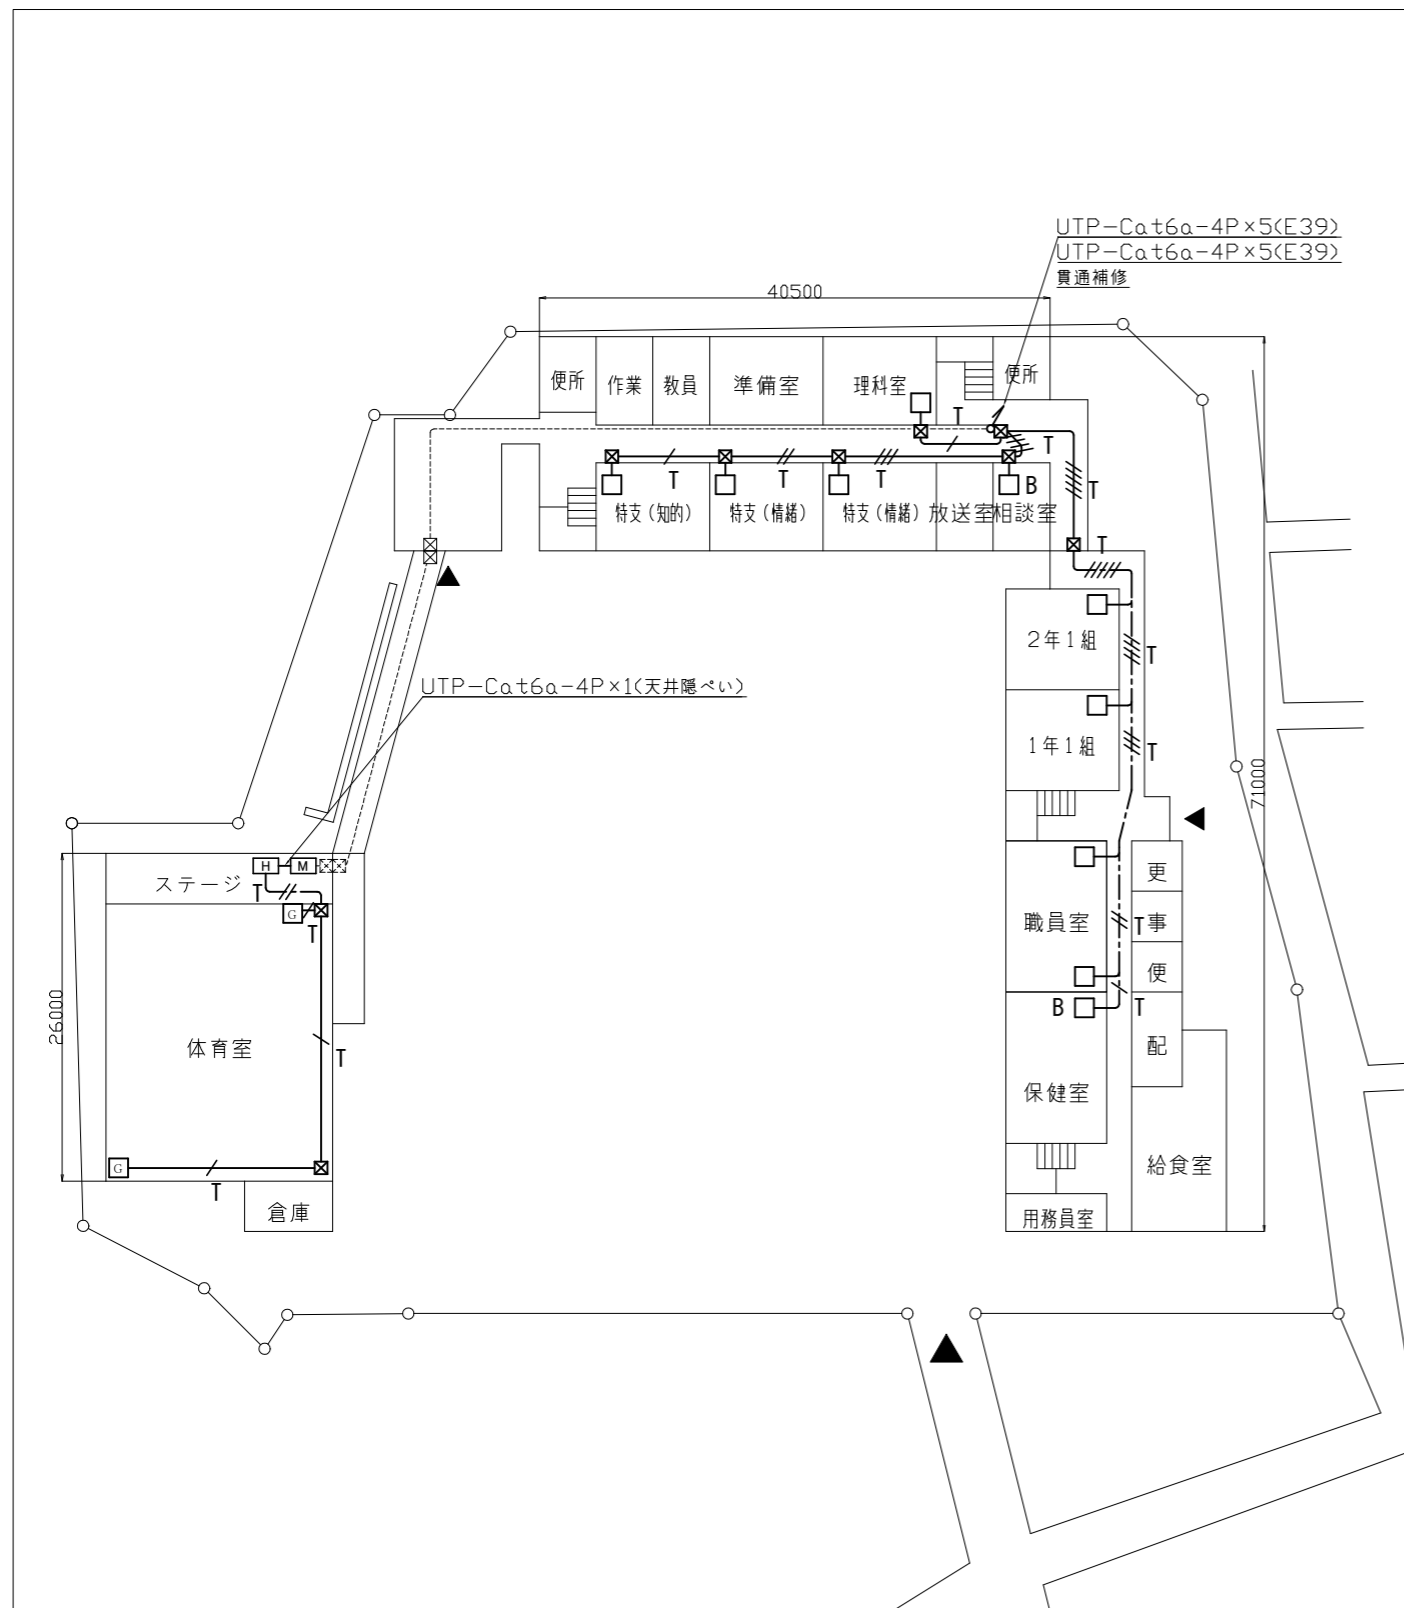


1階LAN配線図 1:600

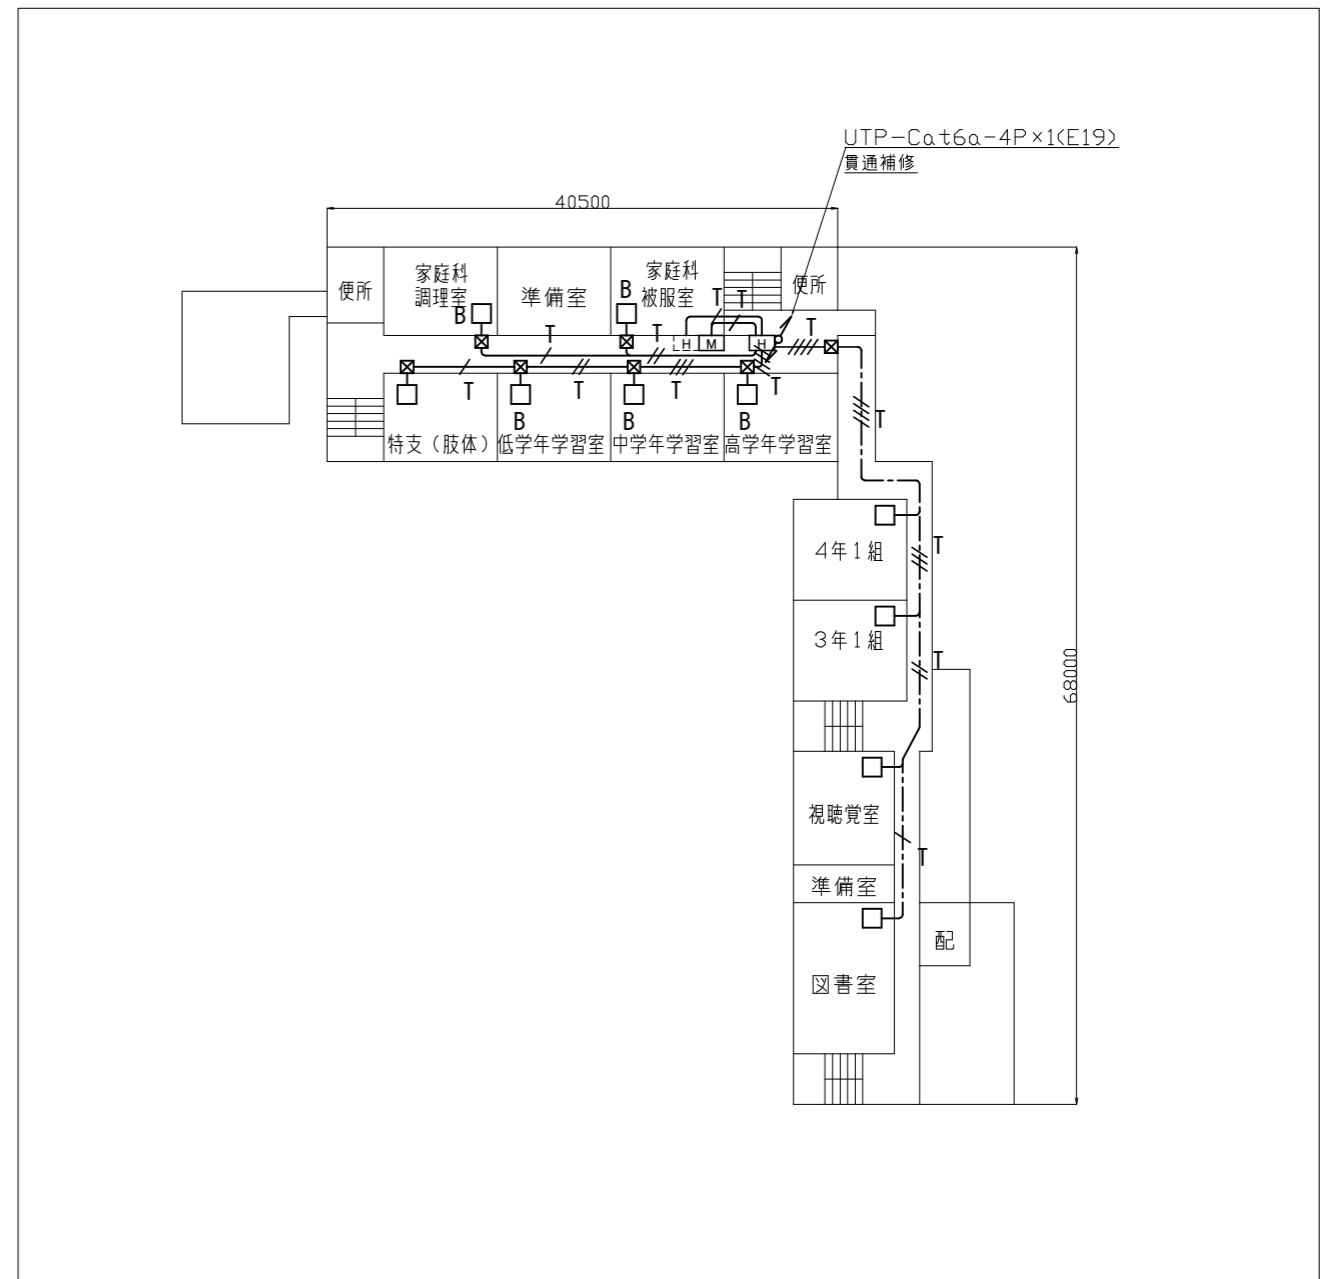


2階LAN配線図 1:600

横須賀市都市部公共建築課		図番	1/13	図面名称			市立田浦小学校1・2階LAN配線図			課長	主査等	担当者
工事名	市立田浦小学校ほか3校構内情報通信網改修工事			縮尺	1:600 (A3)	作図	令和3年3月 日					

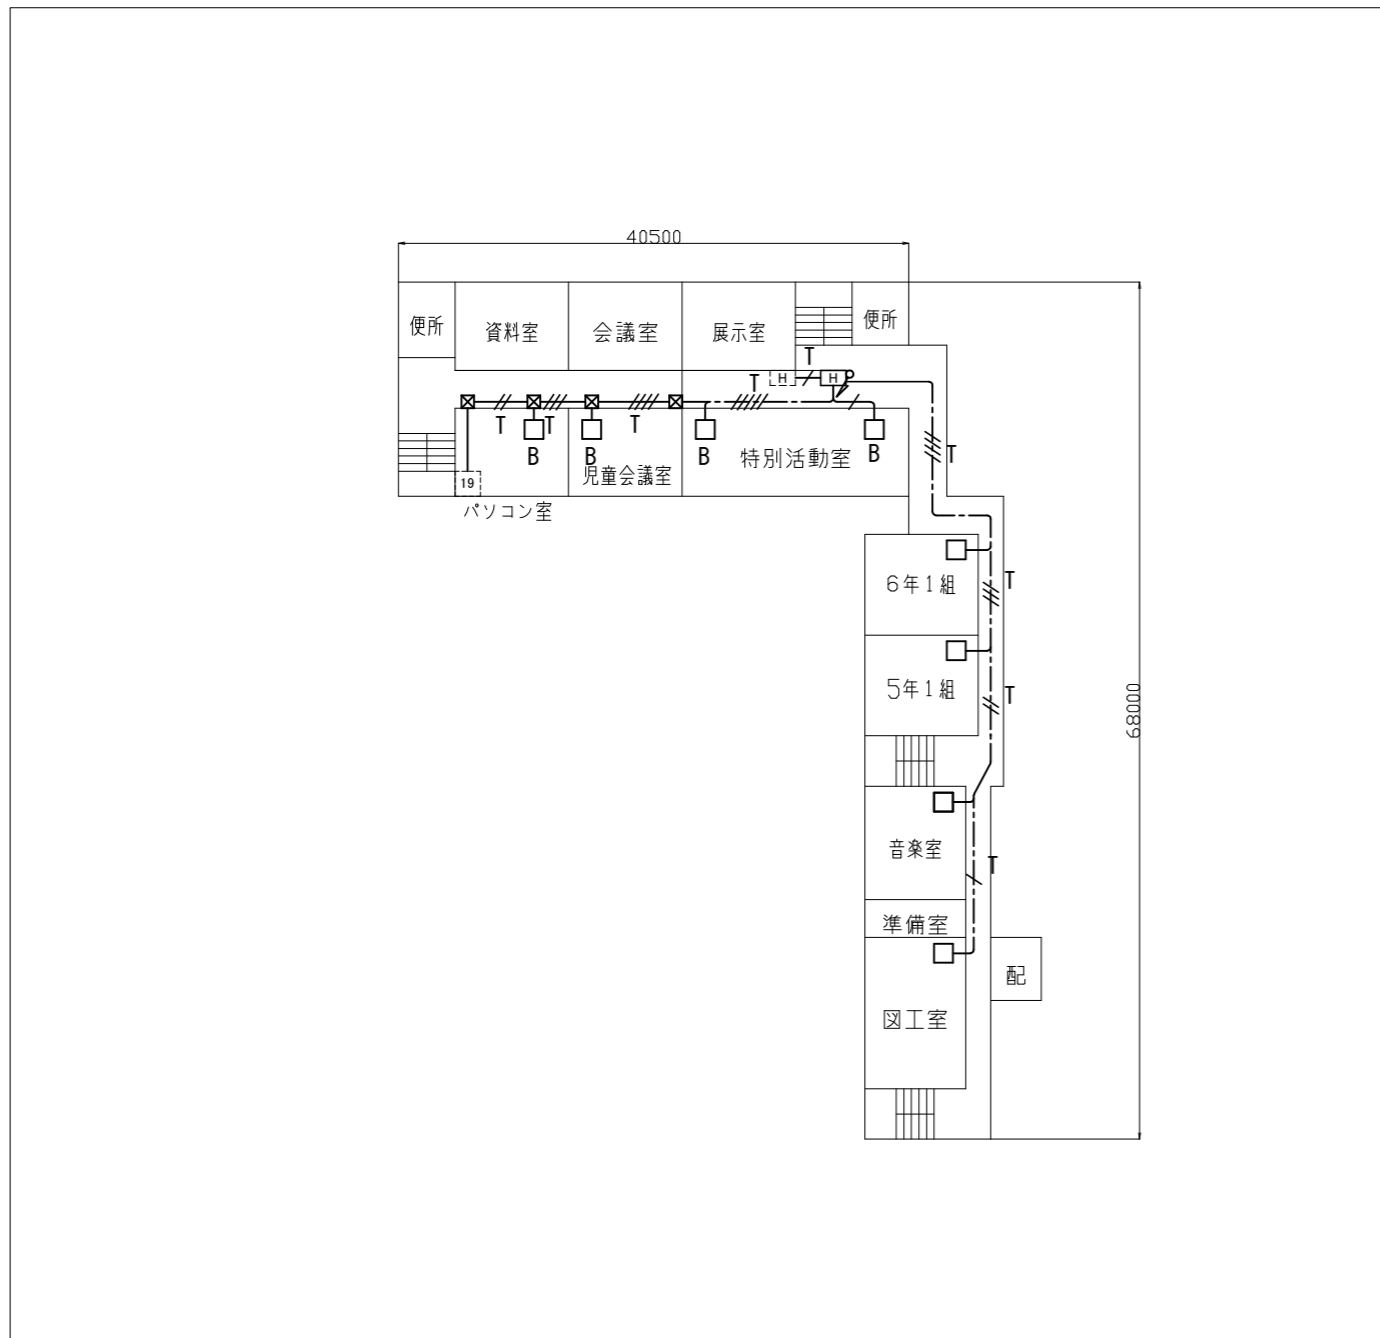


3階LAN配線図 1:600

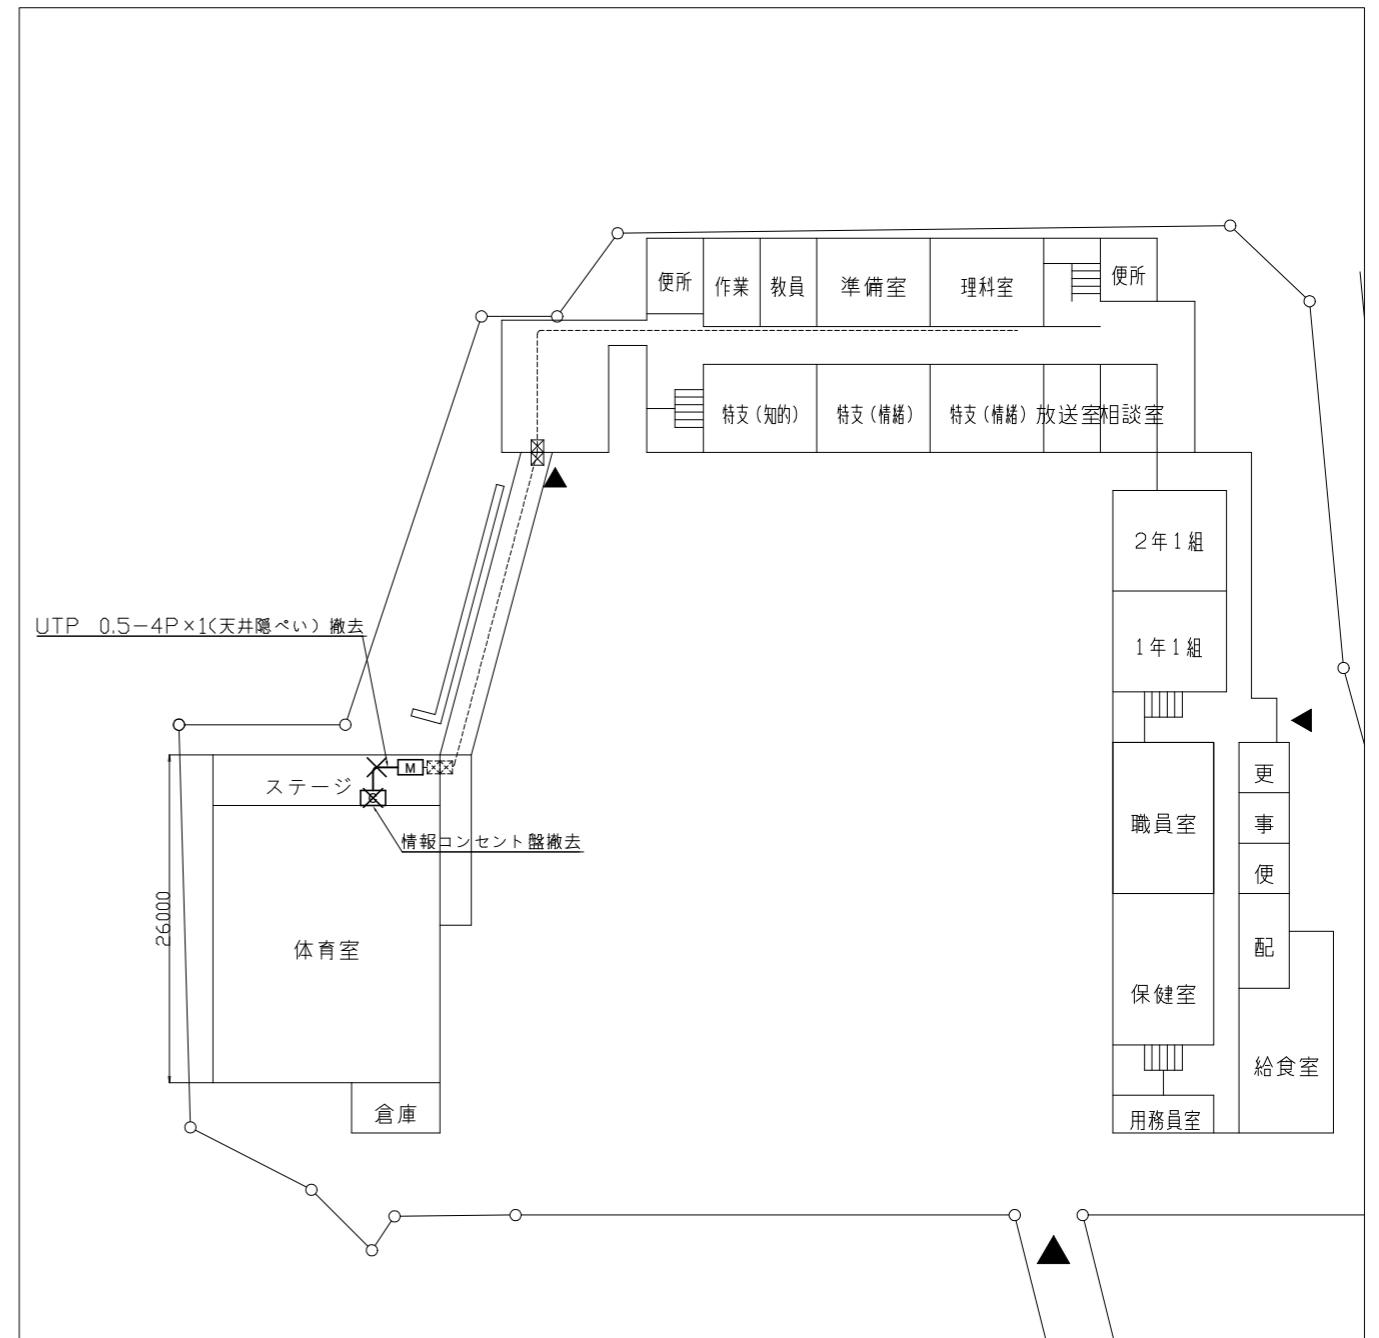


1階LAN配線撤去図 1:600

横須賀市都市部公共建築課		図番	2/13	図面名称	市立田浦小学校3階LAN配線図、1階LAN配線撤去図		課長	主査等	担当者	
工事名	市立田浦小学校ほか3校構内情報通信網改修工事			縮尺	1:600 (A3)	作図	令和3年3月 日			

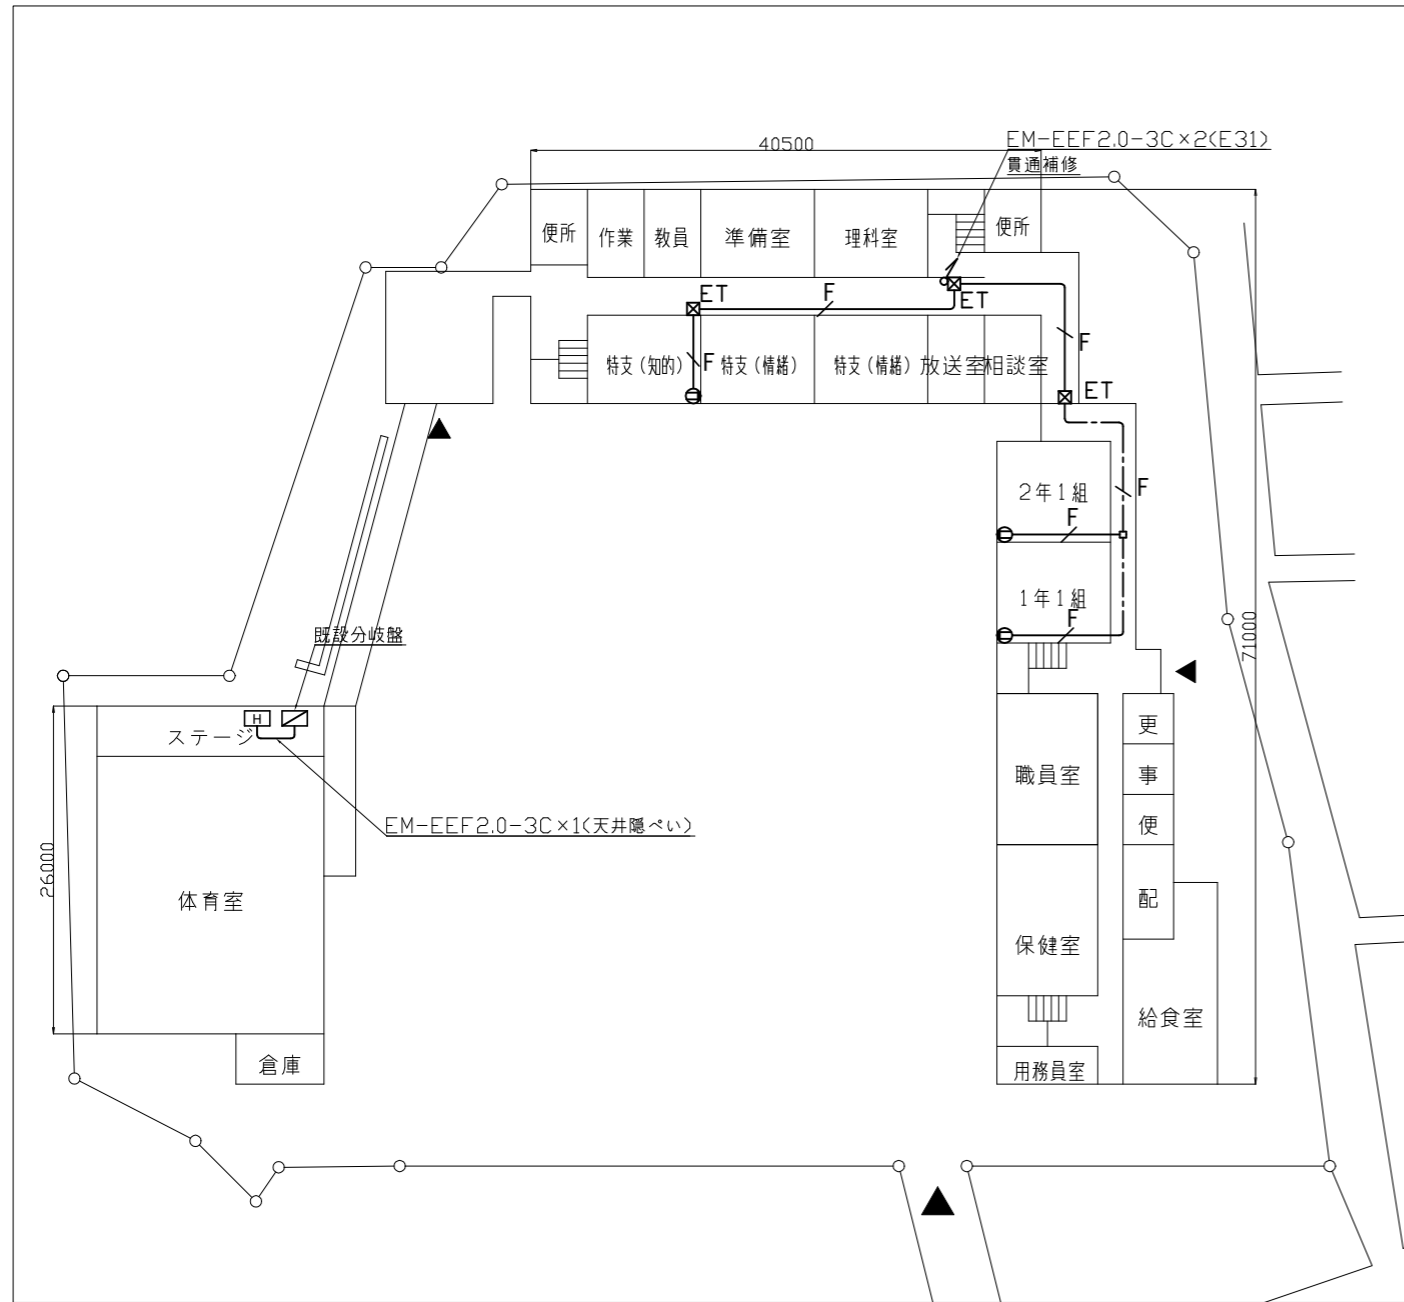


1階電源配線図 1:600

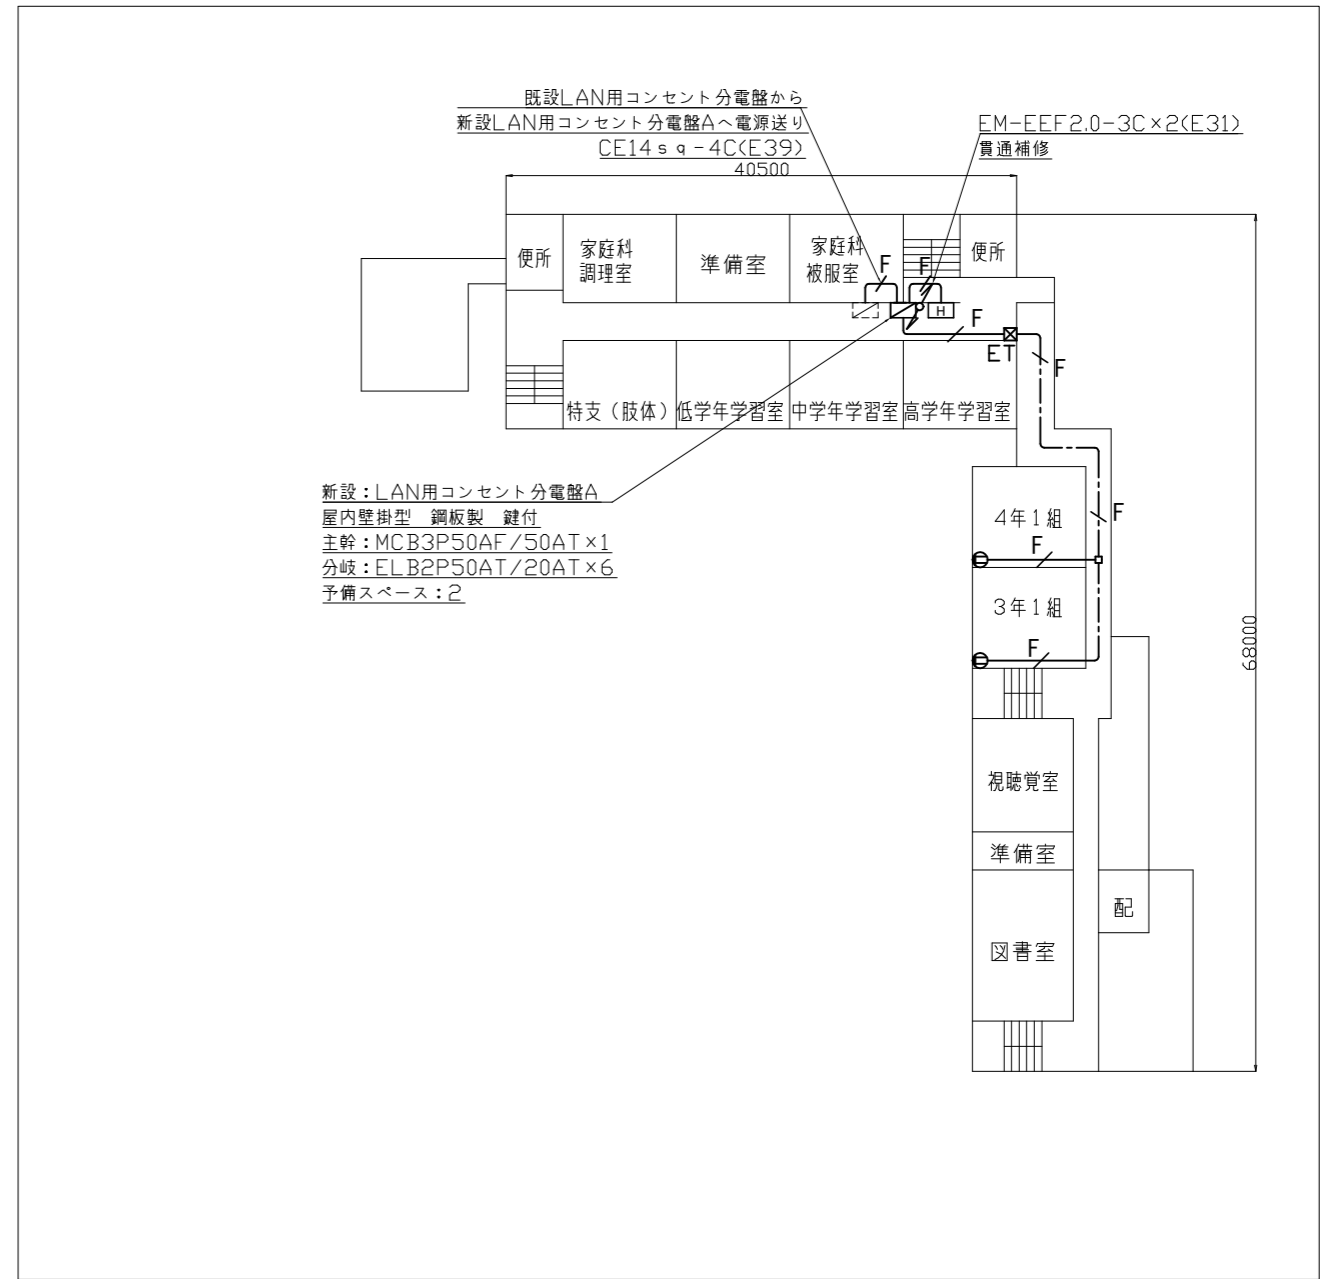


2階電源配線図 1:600

横須賀市都市部公共建築課		図番	3/13	図面名称	市立田浦小学校1・2階電源配線図		課長	主査等	担当者	
工事名	市立田浦小学校ほか3校構内情報通信網改修工事			縮尺	1:600 (A3)	作図	令和3年3月 日			

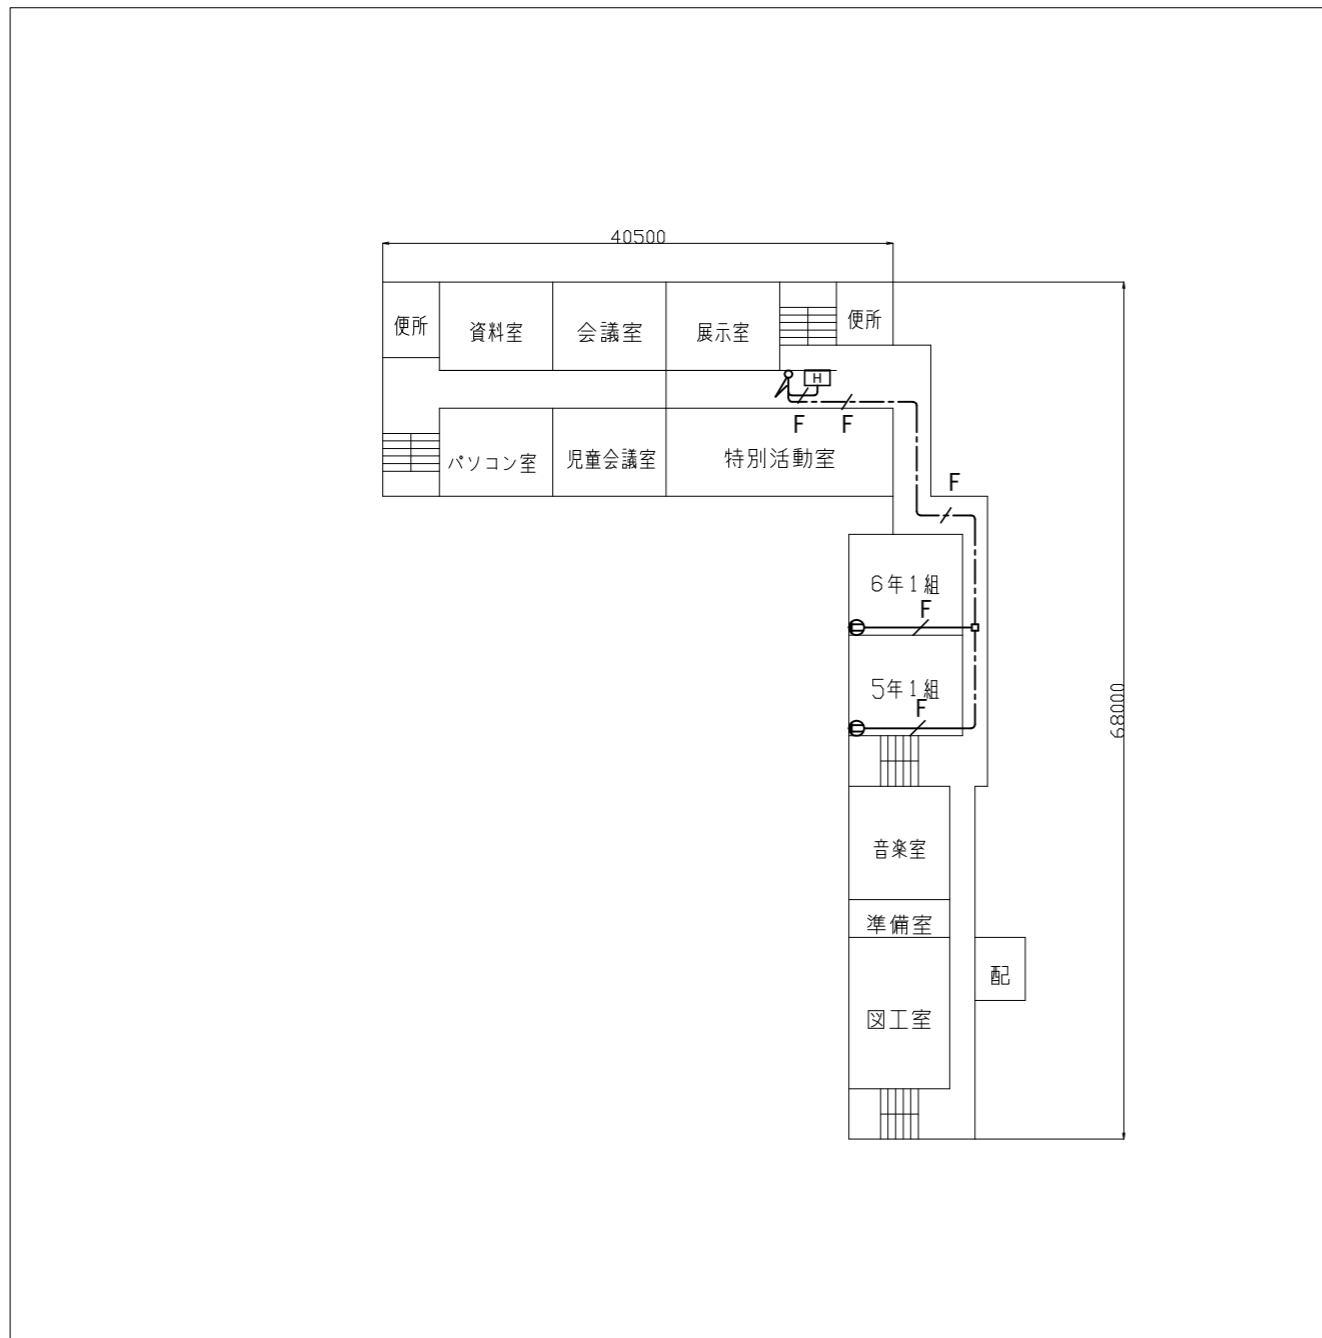





3階電源配線図 1:600

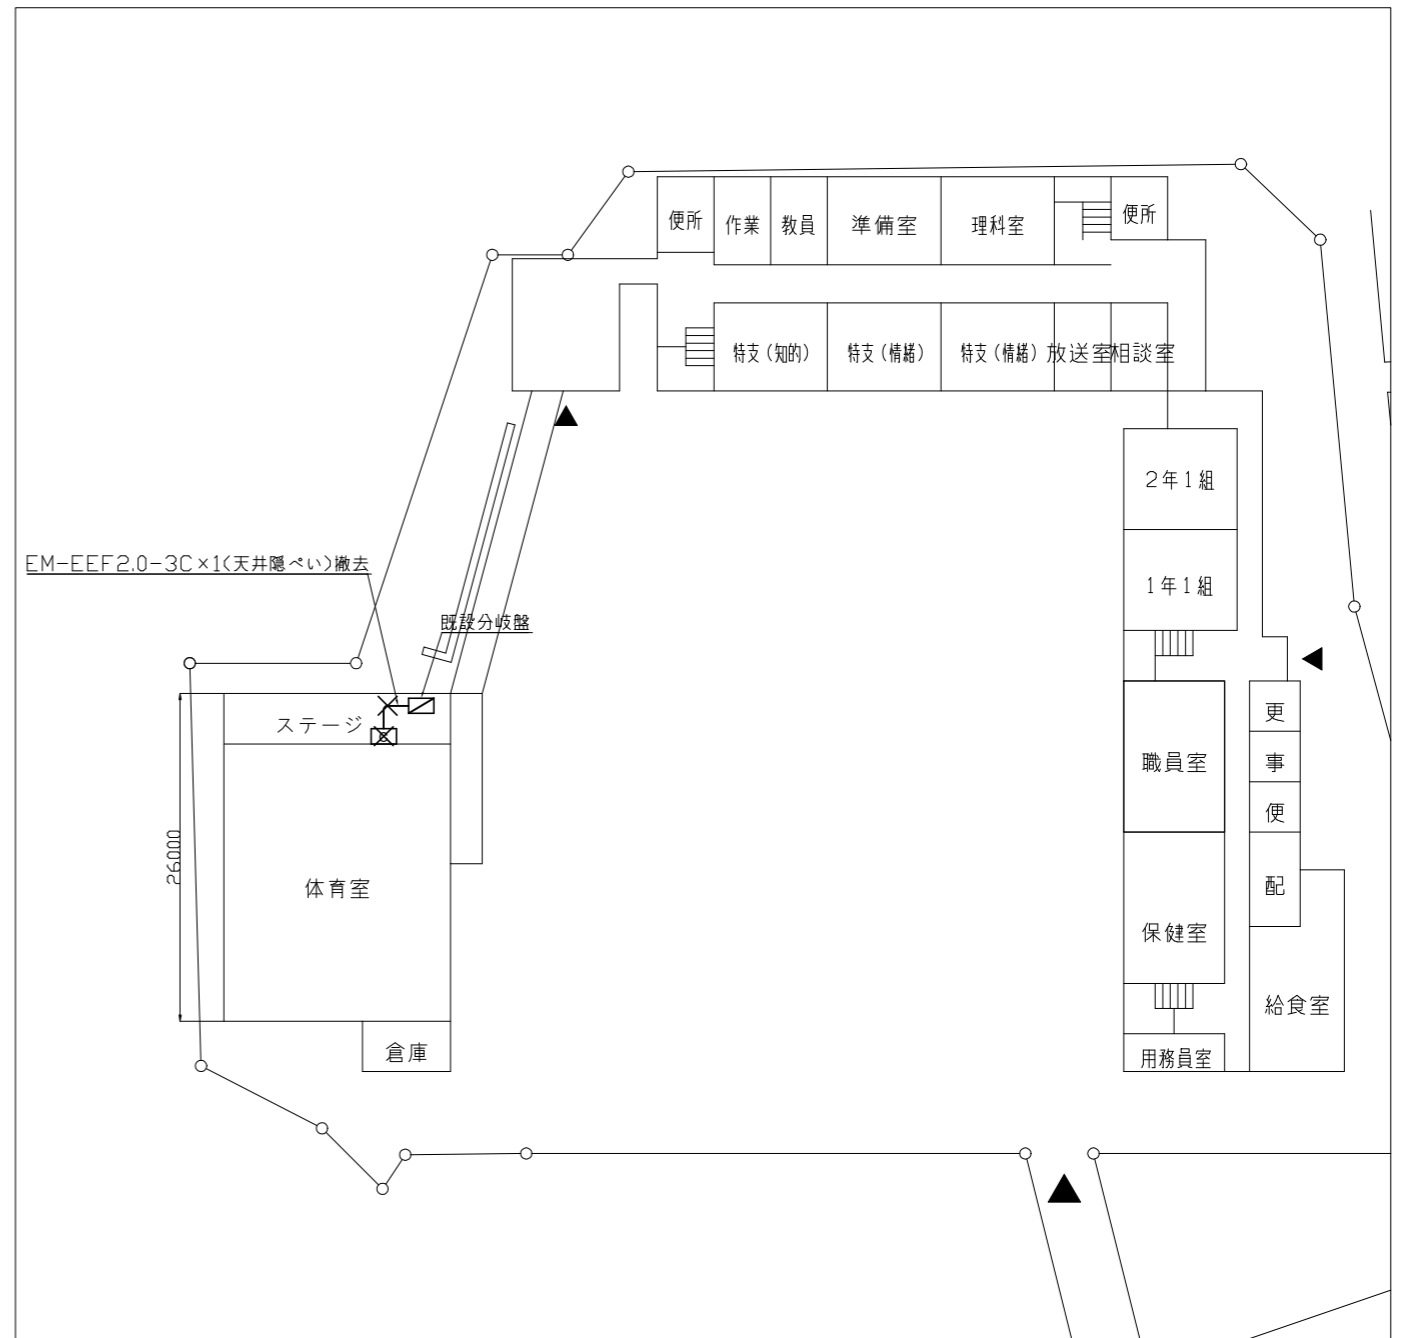


1階電源配線撤去図 1:600

横須賀市都市部公共建築課		図番	4/13	図面名称		市立田浦小学校3階電源配線図 市立田浦小学校1階電源配線撤去図		課長	主査等	担当者	
工事名	市立田浦小学校ほか3校構内情報通信網改修工事			縮尺	1:600 (A3)	作図	令和3年3月 日				


工事場所：市立長浦小学校
横須賀市安針台3番1号

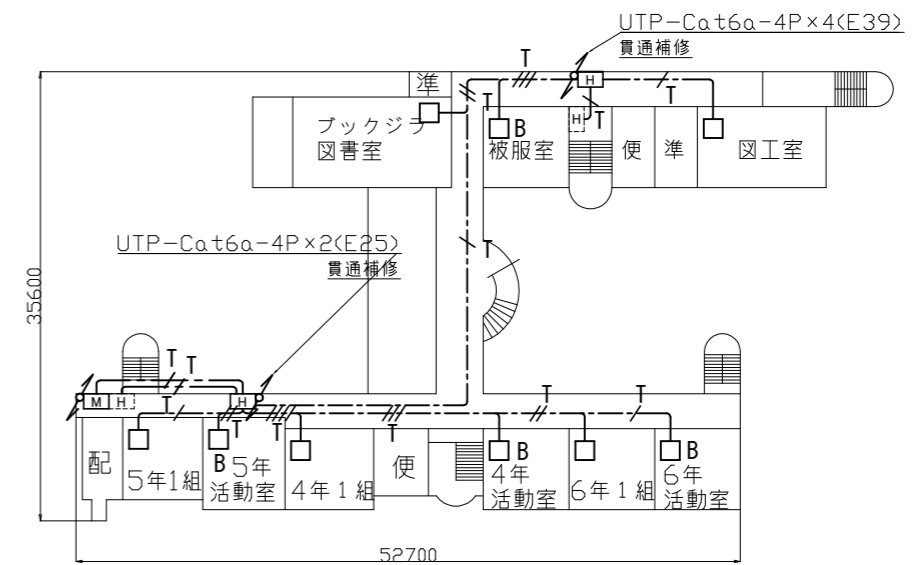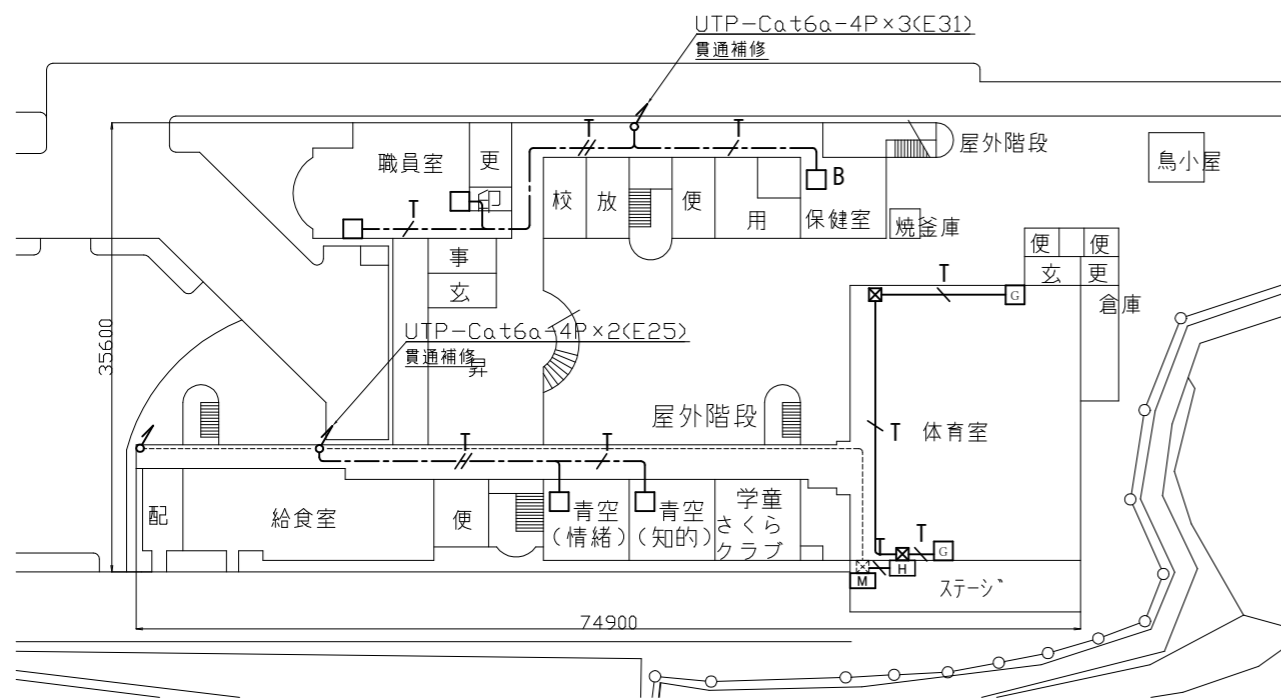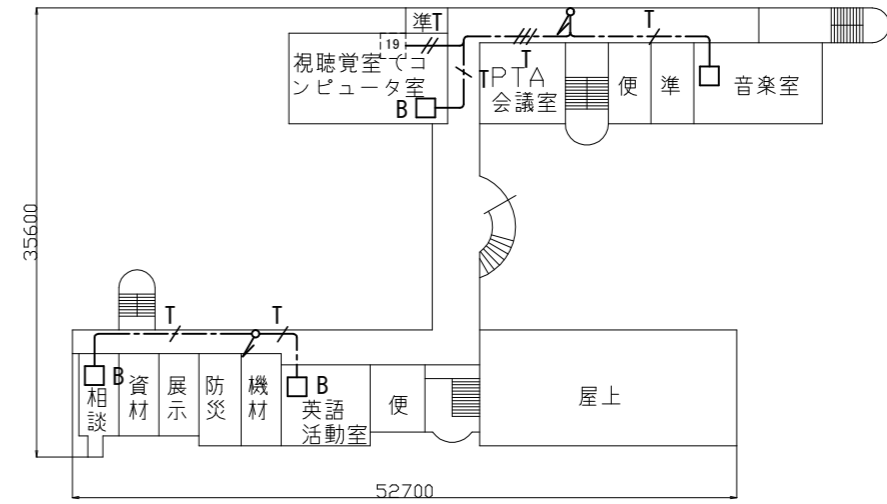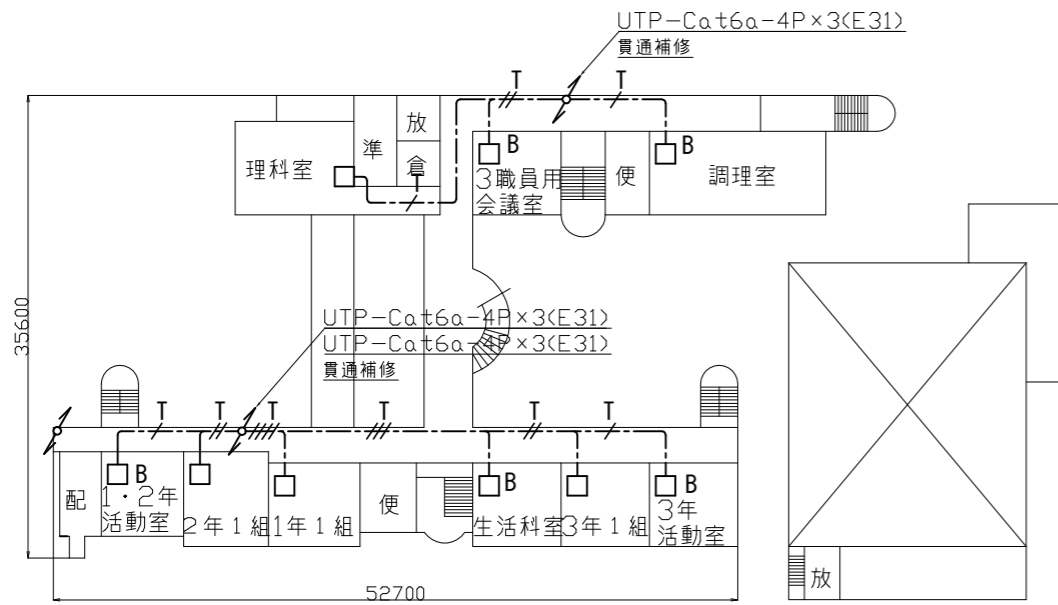


横須賀市都市部公共建築課		図番	5/13	図面名称	市立長浦小学校1・2・3・4階LAN配線図		課長	主査等	担当者	
工事名	市立田浦小学校ほか3校構内情報通信網改修工事			縮尺	1:600 (A3)	作図	令和3年3月 日			

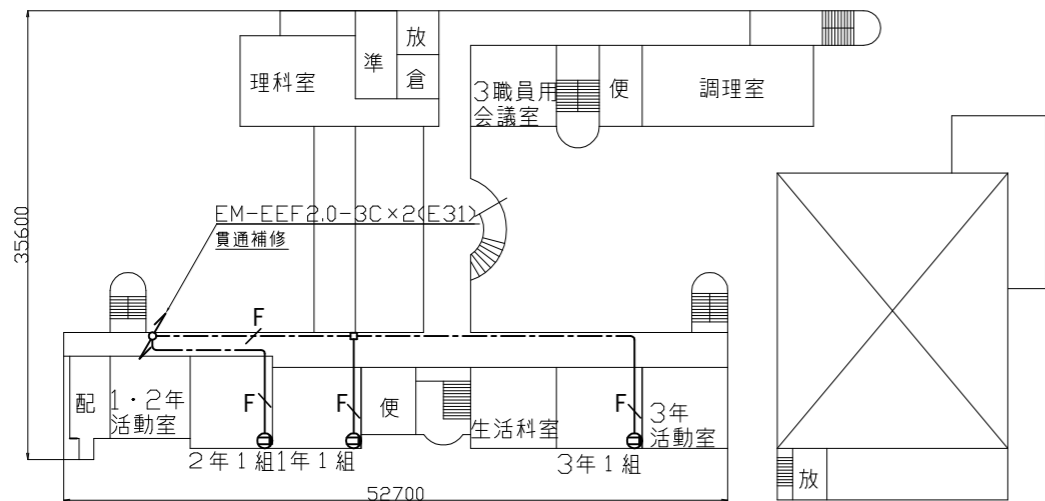

2階電源配線図 1:600

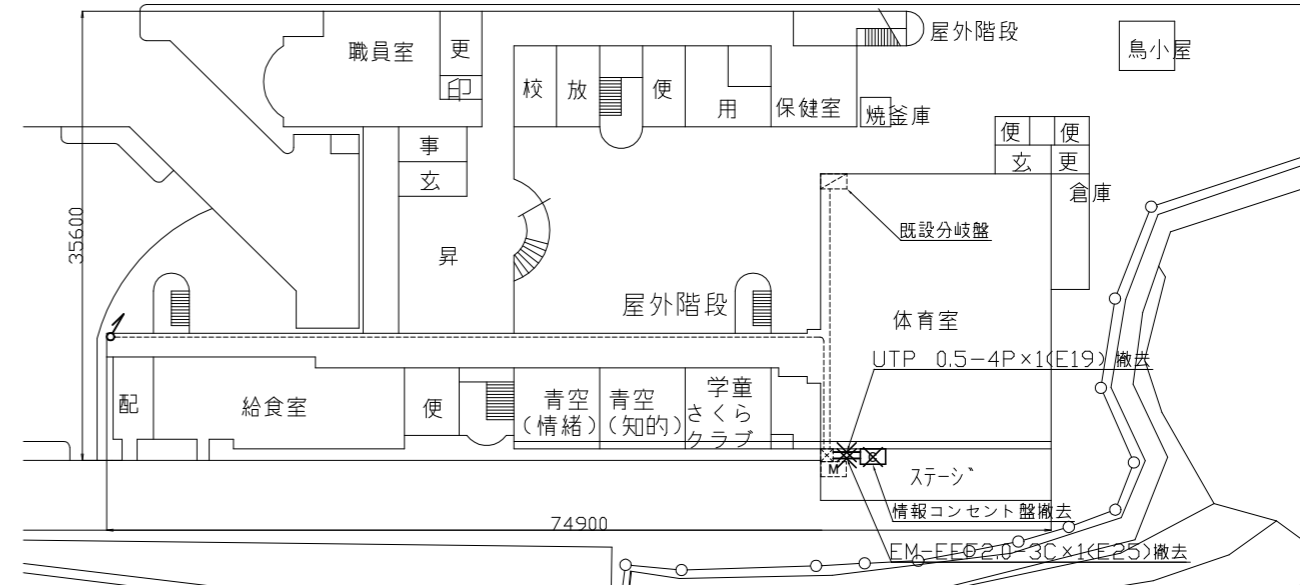


1階LAN・電源配線撤去図 1:600

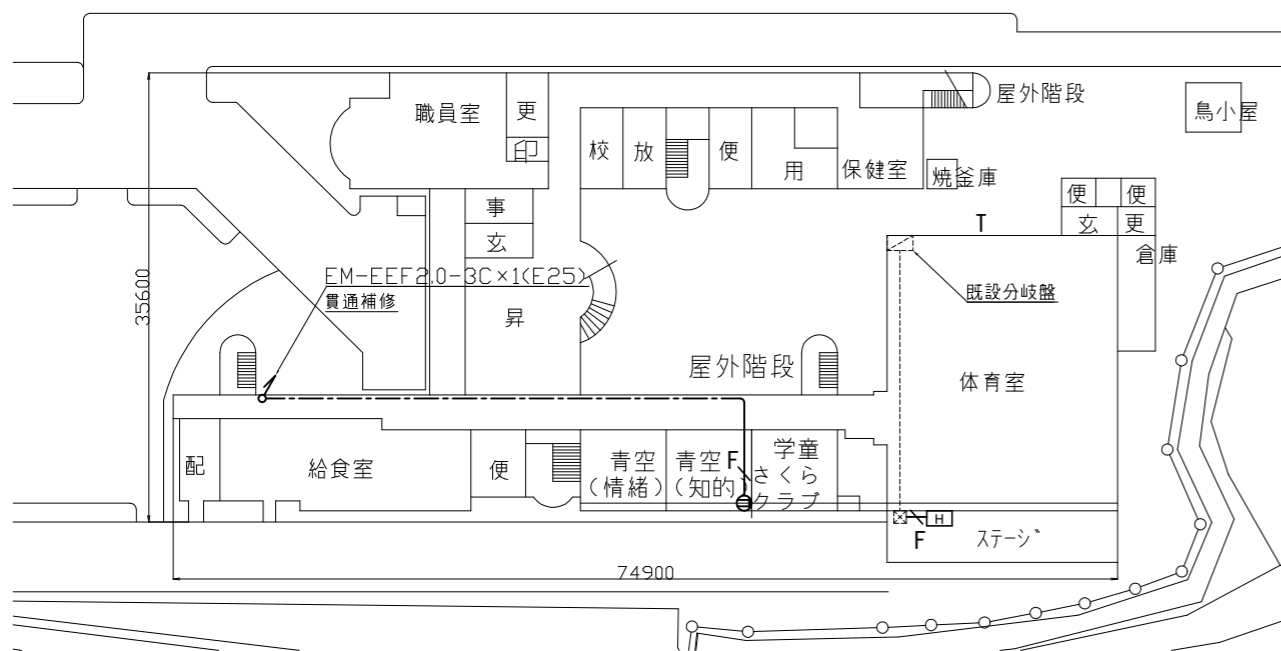

1階電源配線図 1:600

撤去：LAN用コンセント分電盤No.2
 主幹：MCB3P50AF/50AT x1
 分岐：MCB2P50AT/20AT x10
 予備スペース：2




新設：LAN用コンセント分電盤No.2
 屋内壁掛型 鋼板製 鍵付
 主幹：MCB3P50AF/50AT x1
 分岐：ELB2P50AT/20AT x16
 予備スペース：6

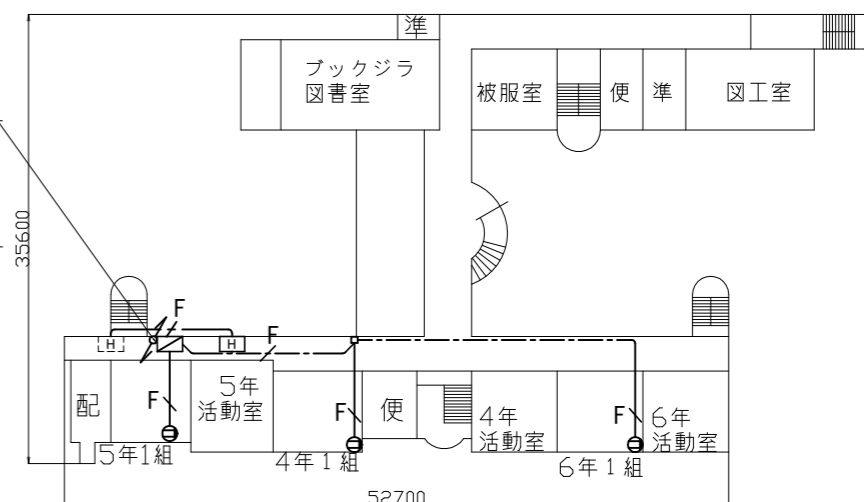


3階電源配線図 1:600

横須賀市都市部公共建築課		図番	6/13	図面名称		市立長浦小学校1・2・3階電源配線図 市立長浦小学校1階LAN・電源配線撤去図	課長	主査等	担当者
工事名	市立田浦小学校ほか3校構内情報通信網改修工事			縮尺	1:600 (A3)	作図	令和3年3月 日		

工事場所：市立逸見小学校
横須賀市西逸見町1丁目14番地

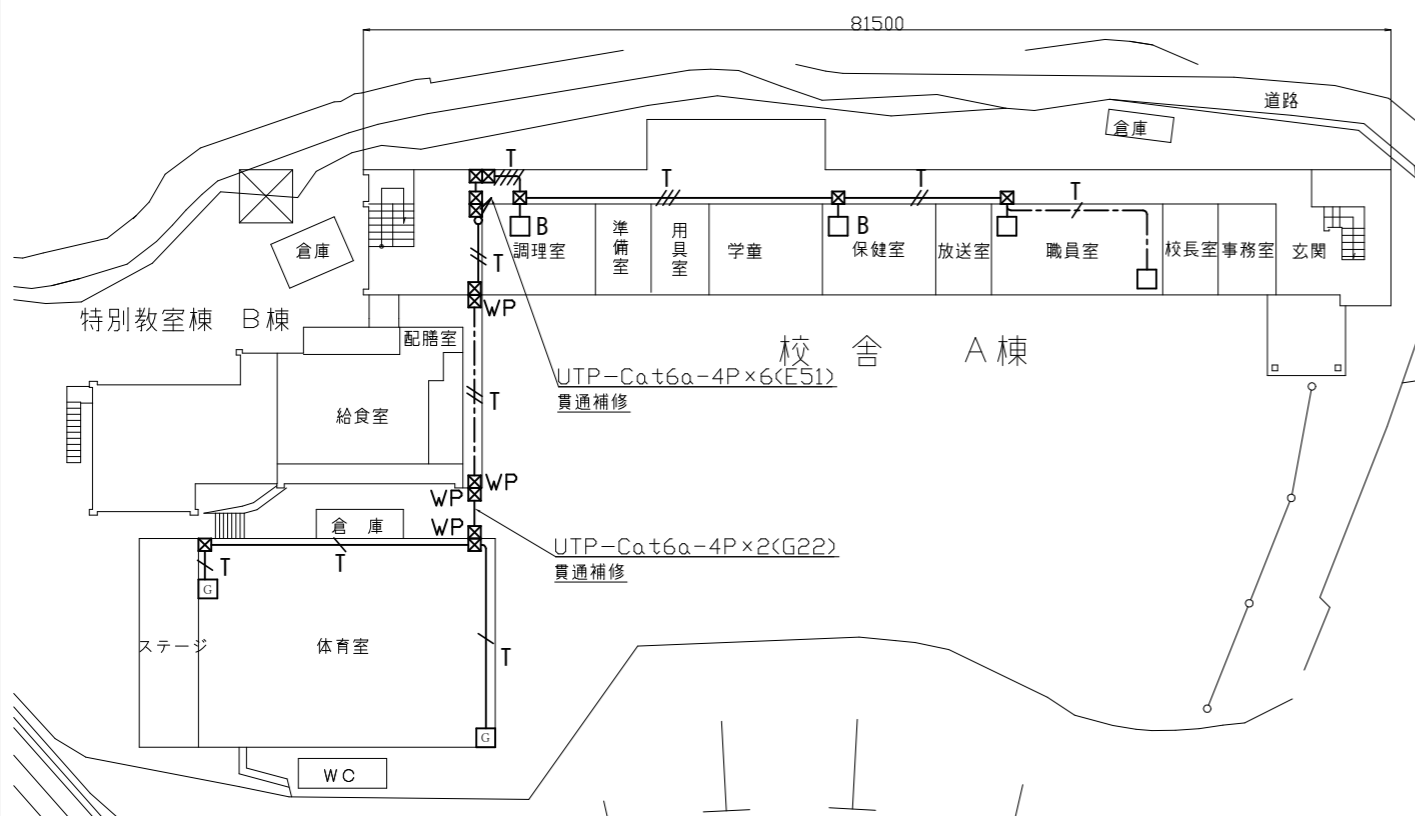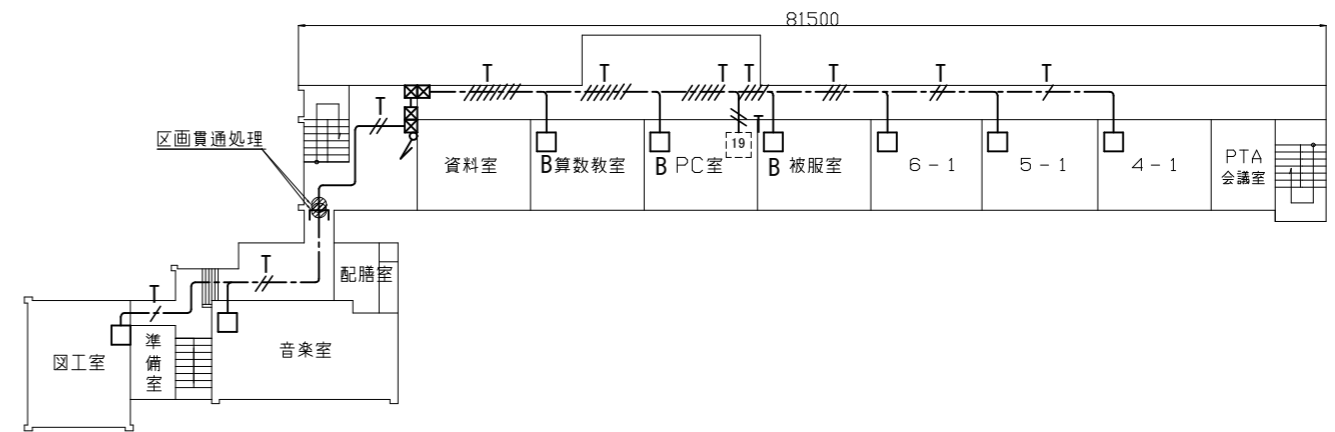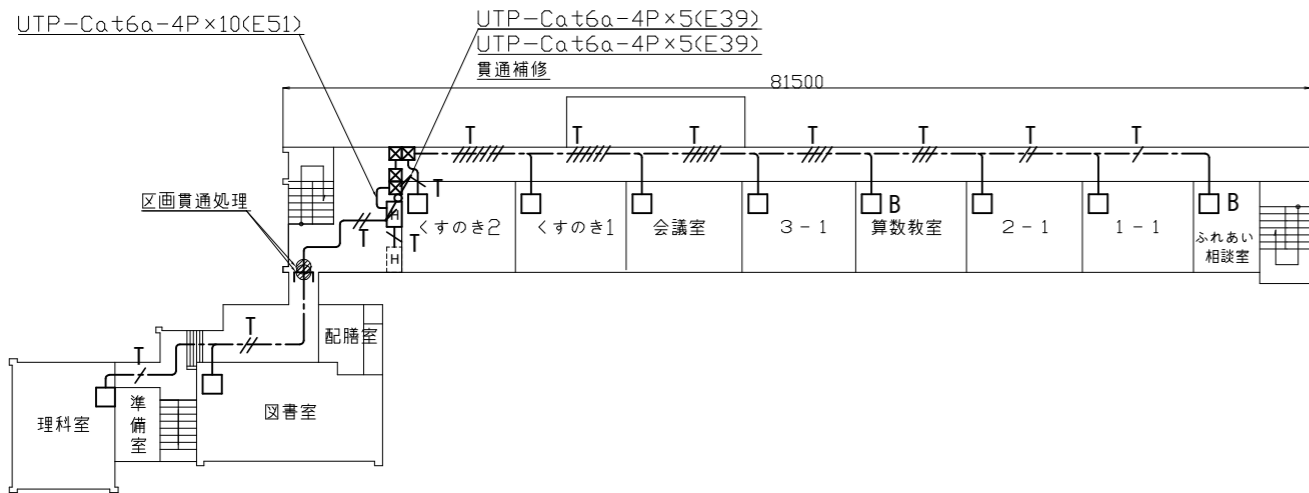


横須賀市都市部公共建築課		図番	7/13	図面名称			市立逸見小学校1・2・3階LAN配線図			課長	主査等	担当者
工事名	市立田浦小学校ほか3校構内情報通信網改修工事			縮尺	1:600 (A3)	作図	令和3年3月 日					

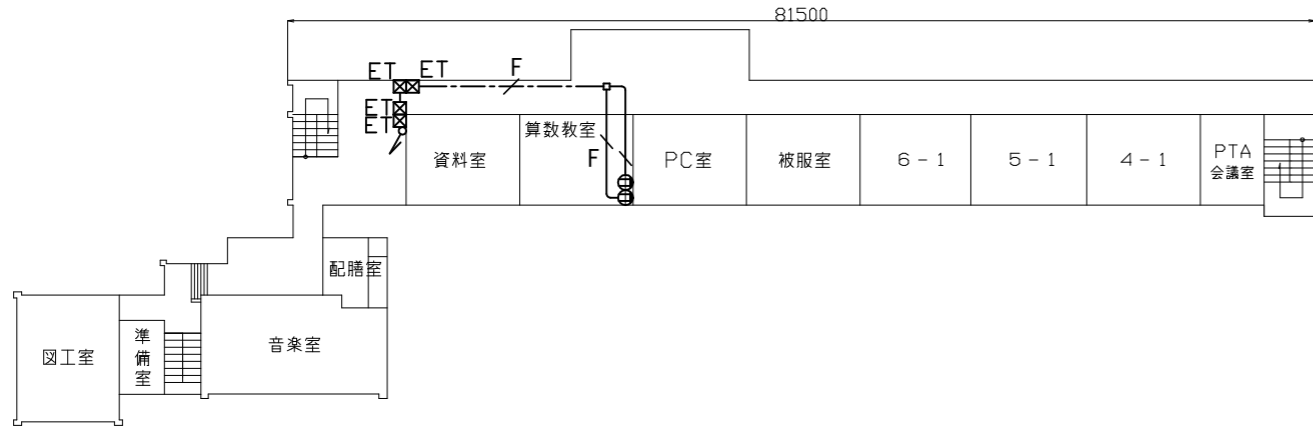


3階電源配線図 1:600



2階LAN配線撤去図 1:600

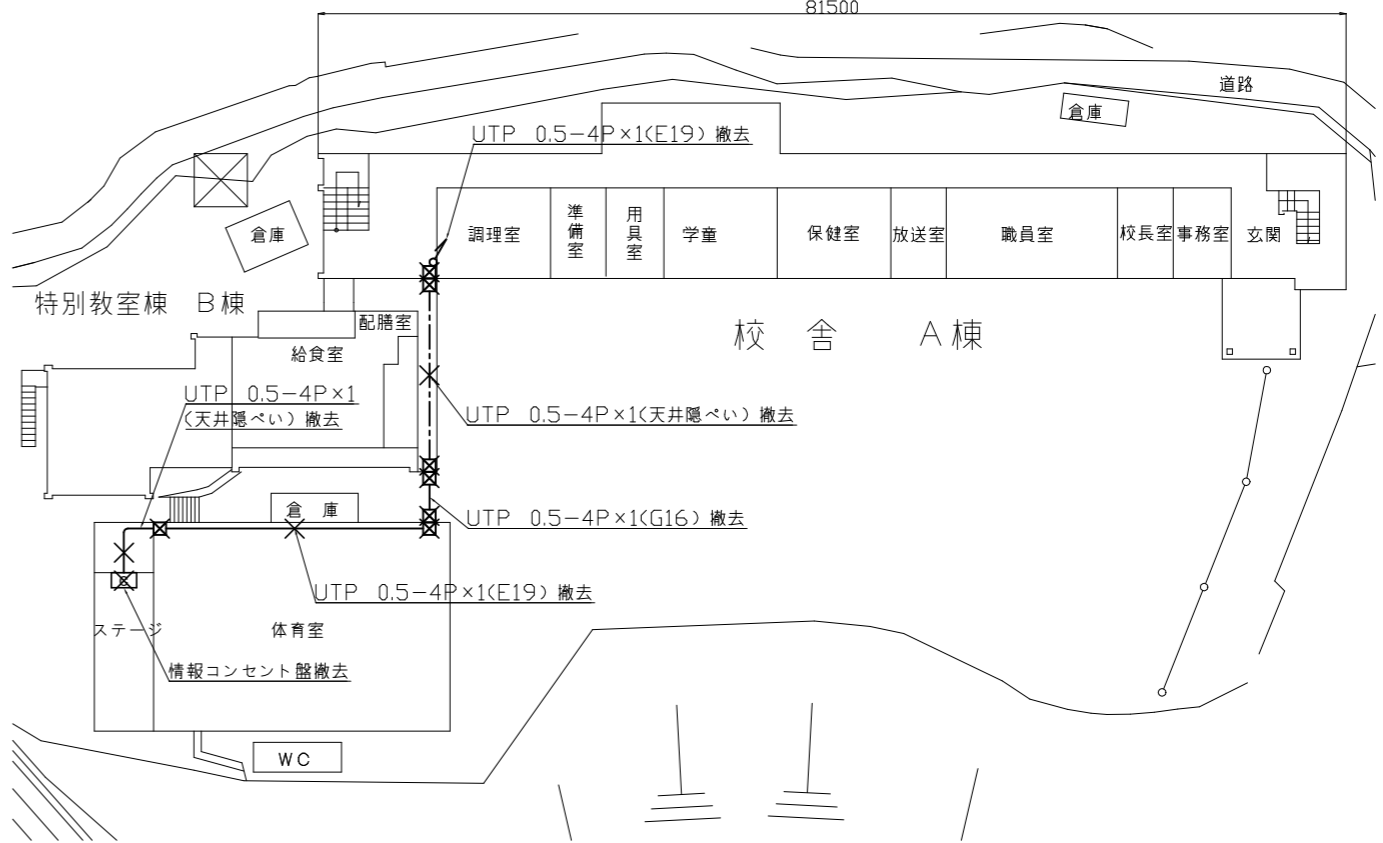


1階LAN配線撤去図 1:600

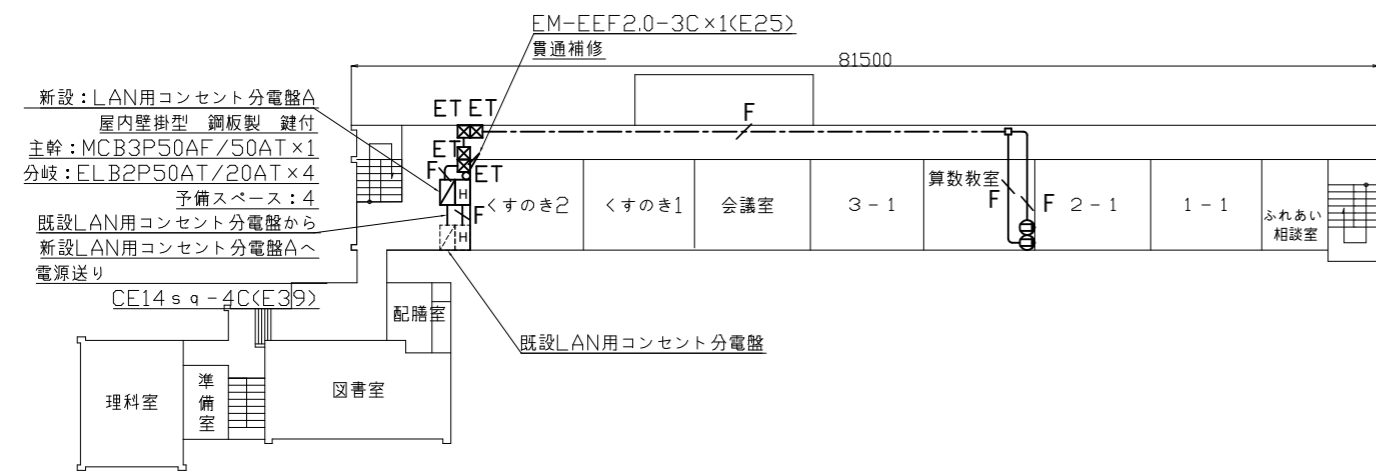


2階電源配線図 1:600


横須賀市都市部公共建築課		図番	8/13	図面名称	市立逸見小学校2・3階電源配線図 市立逸見小学校1・2階LAN配線撤去図		課長	主査等	担当者
工事名	市立田浦小学校ほか3校構内情報通信網改修工事			縮尺	1:600 (A3)	作図	令和3年3月 日		

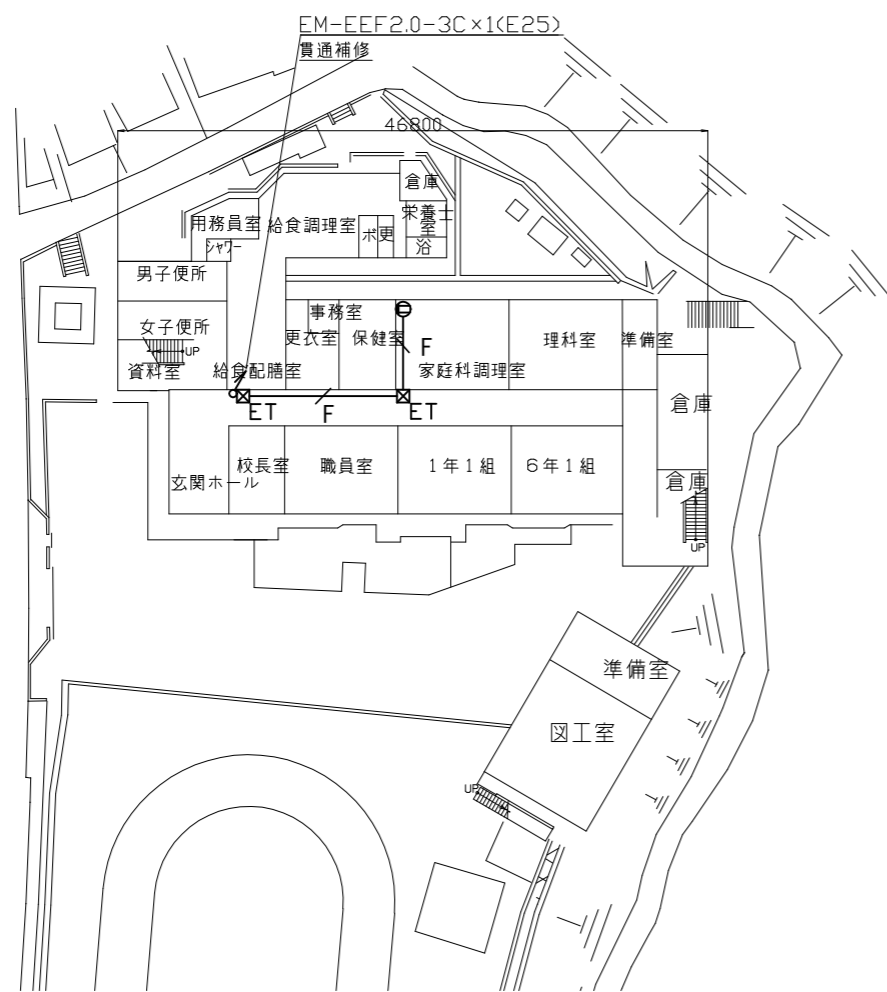

1階電源配線図 1:600

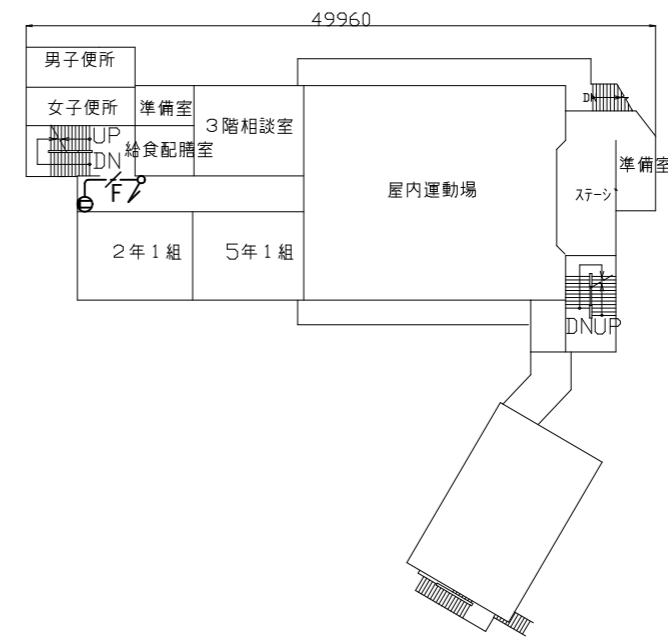


3階電源配線図 1:600

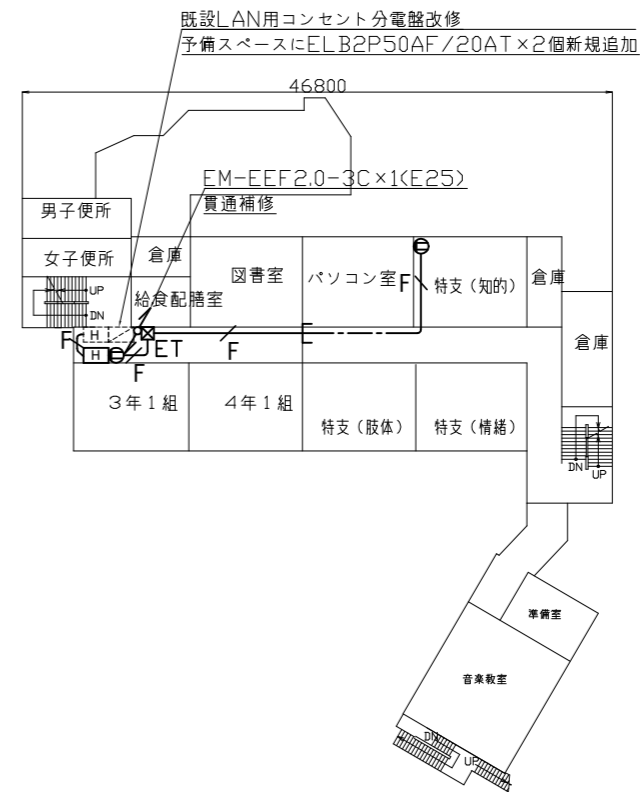


2階電源配線図 1:600


横須賀市都市部公共建築課		図番	11/13	図面名称		市立沢山小学校1・2・3階電源配線図		課長	主査等	担当者	
工事名	市立田浦小学校ほか3校構内情報通信網改修工事			縮尺	1:600 (A3)	作図	令和3年3月 日				

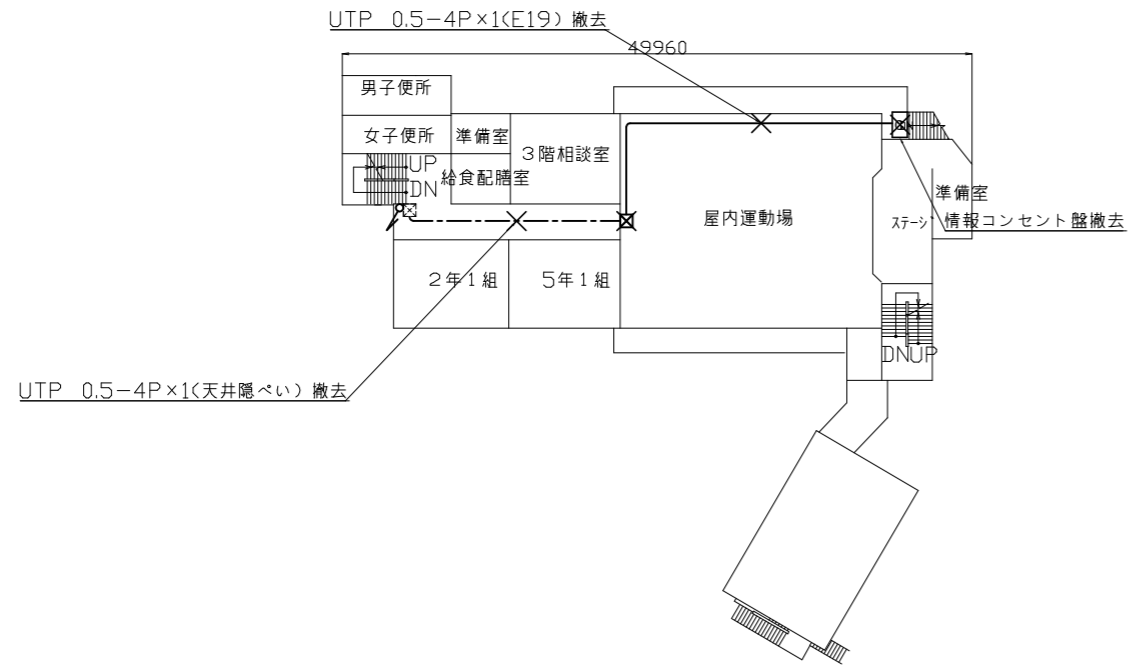

3階LAN配線撤去図 1:600

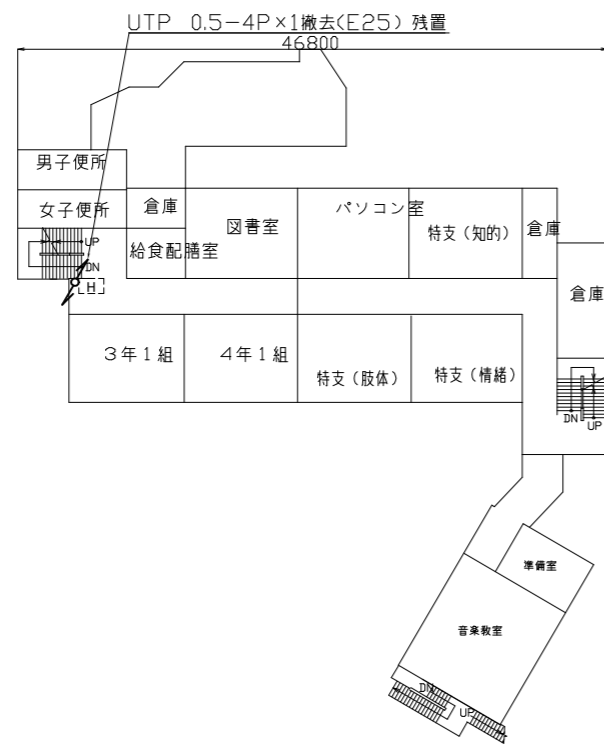

2階LAN配線撤去図 1:600

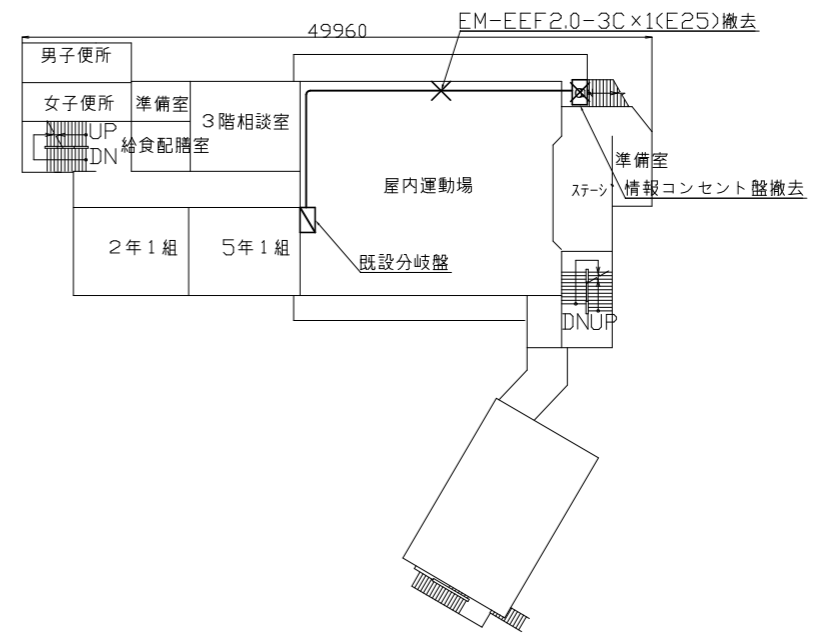

3階電源配線撤去図 1:600

横須賀市都市部公共建築課		図番	12/13	図面名称		市立沢山小学校2・3階LAN配線撤去図 市立沢山小学校3階電源配線撤去図		課長	主査等	担当者	
工事名	市立田浦小学校ほか3校構内情報通信網改修工事			縮尺	1:600 (A3)	作図	令和3年3月 日				

凡 例

1、図中特記無き記号は以下の通り

- UTP-Cat6a-4P x 1 (天井隠ぺい)
- UTP-Cat6a-4P x 2 (天井隠ぺい)
- UTP-Cat6a-4P x 3 (天井隠ぺい)
- UTP-Cat6a-4P x 4 (天井隠ぺい)
- UTP-Cat6a-4P x 5 (天井隠ぺい)
- UTP-Cat6a-4P x 6 (天井隠ぺい)
- UTP-Cat6a-4P x 7 (天井隠ぺい)
- UTP-Cat6a-4P x 8 (天井隠ぺい)
- UTP-Cat6a-4P x 9 (天井隠ぺい)
- UTP-Cat6a-4P x 1 (E19)
- UTP-Cat6a-4P x 2 (E25)
- UTP-Cat6a-4P x 3 (E31)
- UTP-Cat6a-4P x 4 (E39)
- UTP-Cat6a-4P x 5 (E39)
- UTP-Cat6a-4P x 6 (E51)
- EM-EEF2, 0-3C x 1 (天井隠ぺい)
- EM-EEF2, 0-3C x 2 (天井隠ぺい)
- EM-EEF2, 0-3C x 3 (天井隠ぺい)
- EM-EEF2, 0-3C x 4 (天井隠ぺい)
- EM-EEF2, 0-3C x 5 (天井隠ぺい)
- EM-EEF2, 0-3C x 1 (E25)
- EM-EEF2, 0-3C x 2 (E31)
- EM-EEF2, 0-3C x 3 (E39)
- 既設光ケーブル

H HUB盤
 屋内 壁掛型 鍵付 放熱用換気口付
 650×650×160 (参考寸法)
 盤内に露出コンセント (2P15A×2ELK) 取付
 本工事は盤のみ取付、HUBは別途

M 既設光変換器箱改修
 盤内の既設メディアコンバーター×1を取替
 データ転送速度10/100/1000Mbps (CSMA/CD)
 10BASE-T/100BASE-TX/1000Base-x 1ポート (MDI/MDI-X自動切替)
 Duplex: Full/Half
 Auto Negotiation: 対応 (通信速度、Full/Half Duplex 固定設定可)
 1000BASE-SX2×1ポート (MMF2Km SCコネクタ2芯)
 定格入力電圧 AC100V 50/60Hz

アクセスポイント取付ボックス
 露出スイッチボックス 1個用
 "B" はブラックプレート取付
 "G" は防球ガード付
 アクセスポイントは別途

[19] 既設19インチラック
 ラック内の新規UTPケーブルの端末処理は
 露出型モジュラジャックを使用のこと

WP ブルボックス SUS製 防水

ET ブルボックス 鋼板製 ET付

ブルボックス 鋼板製

2P×15A×1EET
 *情報コンセント 盤1回路につき2個設置

[H] 既設HUB盤

[L] 既設LAN用コンセント分電盤

既設ブルボックス

2、UTPケーブル使用

Cat6a 4P 10GBASE-T
 ケーブルの両端は成端 (LANコネクタ) すること
 エコケーブル以外でも可とする

3、本工事の実施試験は次の通り

- ① UTPケーブル回線試験
- ② 電源回路絶縁抵抗測定

注 記

- ・教室内UTPケーブルは別途アクセスポイント接続のため500mm程度余長をとること。
- ・廊下から教室内へのUTPケーブル引込はメタルモールにて保護とする。
- ・コンセント及び既設19インチラックへの配線はメタルモールにて保護とする。
- ・屋外露出配管は溶融亜鉛メッキ仕上げ (無塗装) とし、支持金物、アンカー、ビス等はSUS製とする。
- ・PS内を除き、露出配管やボックス等は取付壁面と同色塗装とする。
- ・防火区画は防火区画貫通処理を施すこと。
- ・必要な個所に天井点検口を設け取付には開口補強を施すこと。
- ・不要な配管配線、ケーブル、器具類は撤去処分とする。

横須賀市都市部公共建築課		図番	13/13	図面名称	仕様		課長	主査等	担当者
工事名	市立田浦小学校ほか3校構内情報通信網改修工事			縮尺	NS (A3)	作図	令和3年3月 日		