



工事場所
 勤労福祉会館
 横須賀市日の出町1丁目5番地

 … 主な工事場所

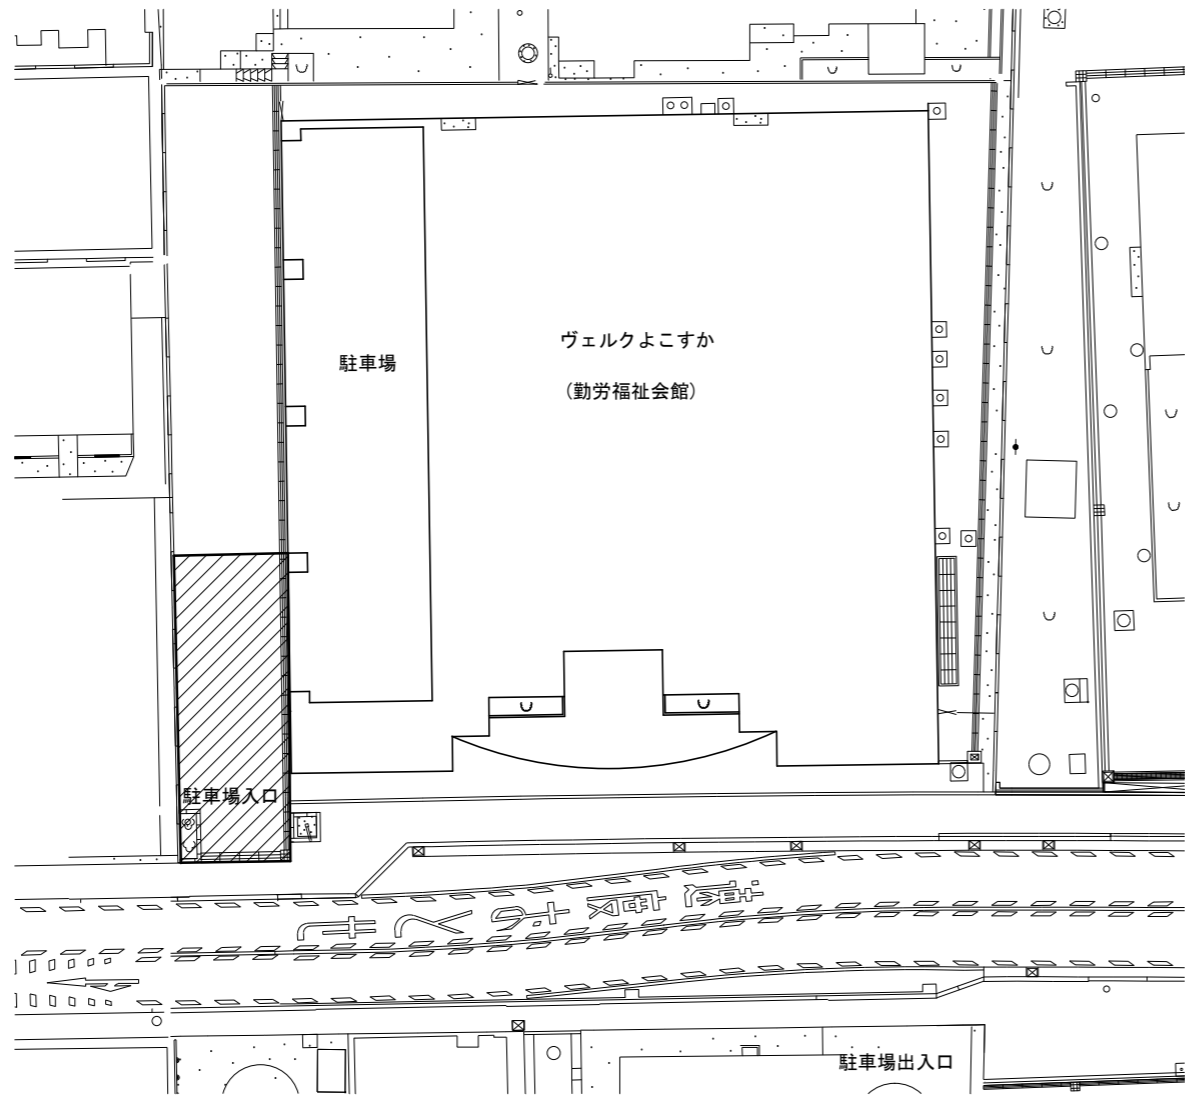


1階 配置図 1:400

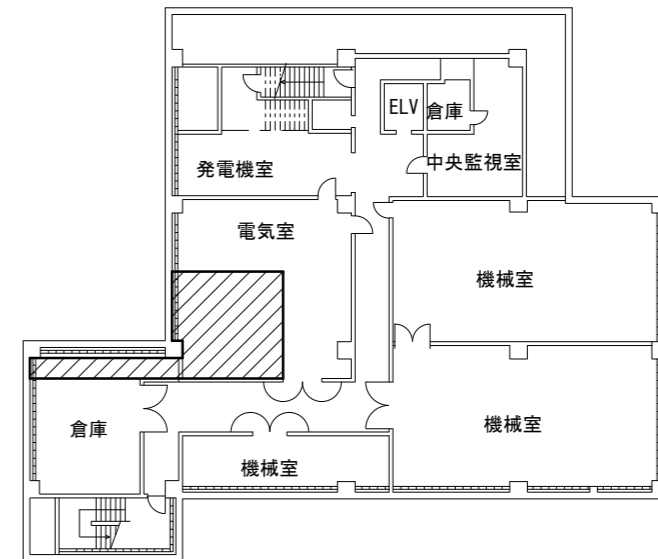


地下1階 配置図 1:400


横須賀市 都市部 公共建築課		図番	1/7	図面名称	1階・地下1階 配置図		課長	主査等	担当者
工事名	勤労福祉会館高圧引込設備その他改修工事			縮尺	1:400 (A3)	作図	令和 3年 4月 日		

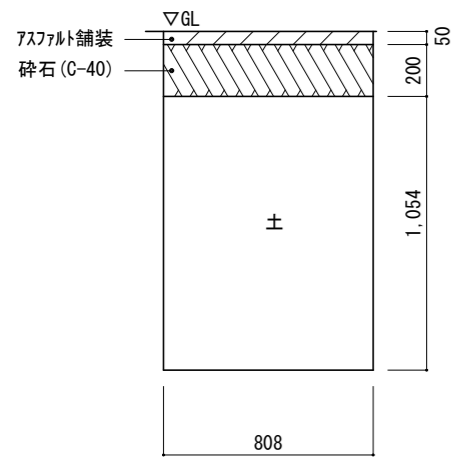


施工前 東電引込側
高圧配管路掘削断面図 1:30

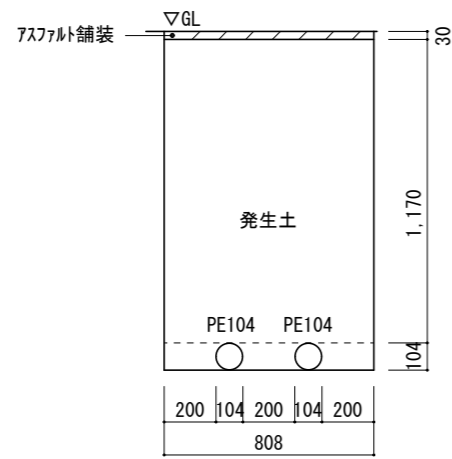


施工後 東電引込側
高圧配管路掘削断面図 1:30

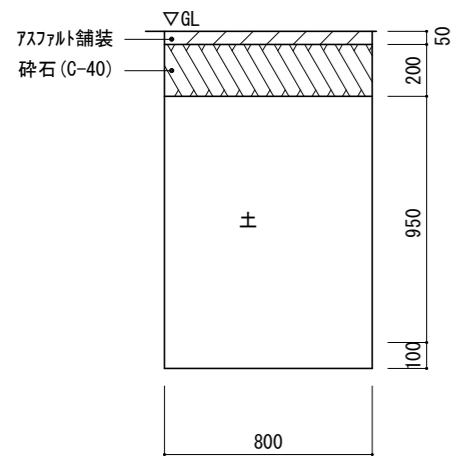


施工前 UGS 2次側
高圧配管路掘削断面図 1:30

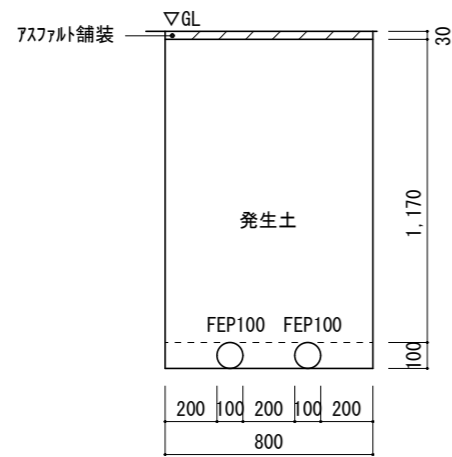

施工後 UGS 2次側
高圧配管路掘削断面図 1:30

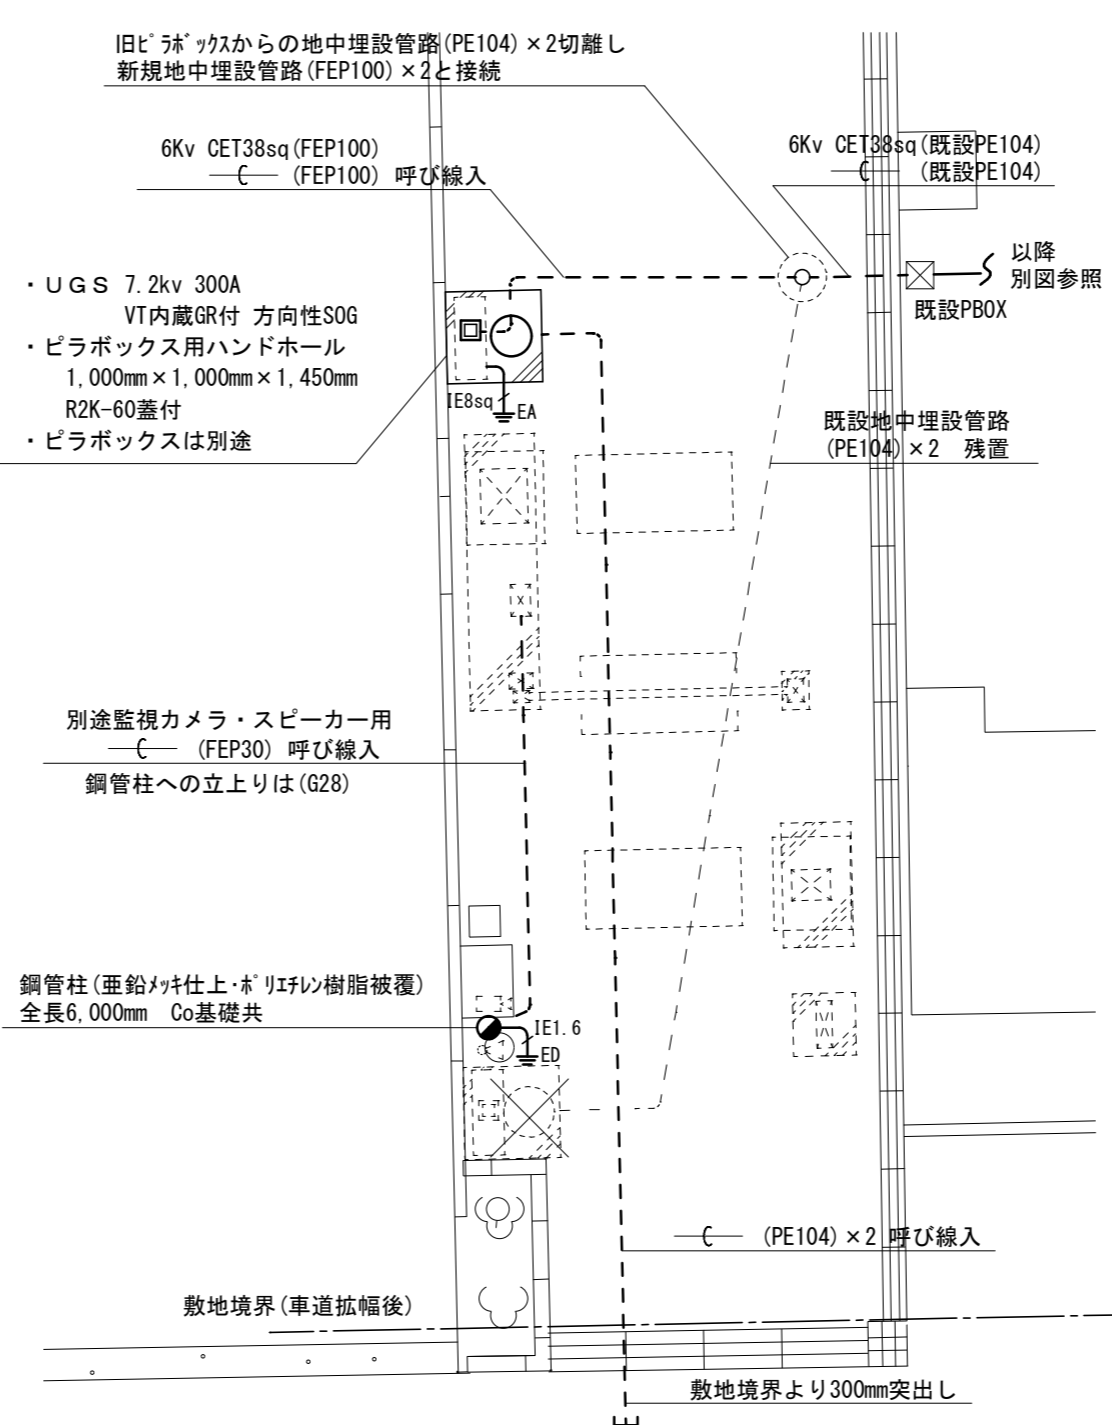


1階 配線図 1:100

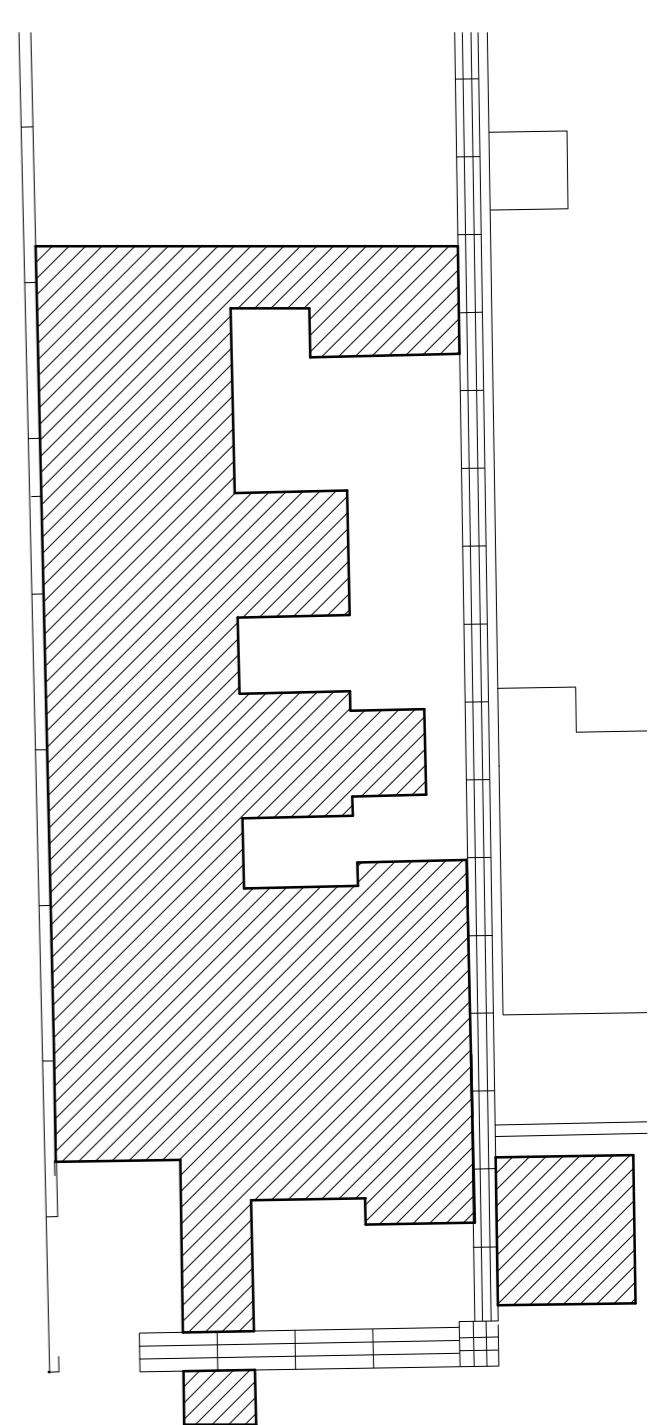


... 復旧範囲

- Co基礎、ハンドホール等の撤去跡は発生土で埋戻し後アスファルト舗装 (厚30mm、碎石無し)
- 本復旧は別途土木工事

1階 アスファルト舗装仮復旧範囲図 1:100

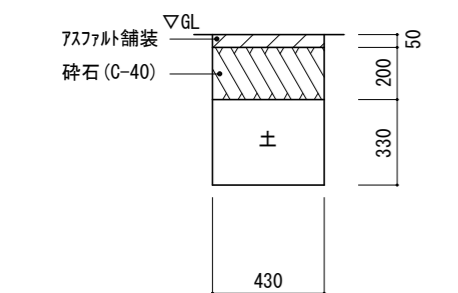

施工前 別途監視カメラ・スピーカー用
配管路掘削断面図 1:30

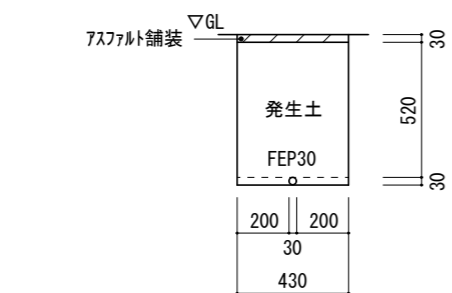


施工後 別途監視カメラ・スピーカー用
配管路掘削断面図 1:30

横須賀市 都市部 公共建築課		図番	2/7	図面名称	1階 高圧引込設備配線図	アスファルト舗装仮復旧範囲図	課長	主査等	担当者
工事名	勤労福祉会館高圧引込設備その他改修工事			縮尺	1:30	1:100 (A3)	作図	令和 3年 4月 日	

(注記)

1. 本工事の施工に際し、全館停電を伴う作業は、
本施設の休館日である下記日程のいずれかにおいて
施工開始および完了させるものとする。
・令和3年7月23日(金)・24日(土)・25日(日)
・令和3年8月21日(土)・22日(日)
・令和3年9月11日(土)・12日(日)
2. 屋外の取付金物、アンカー、ビス等はステンレス製とする
3. 屋外露出配管は溶融亜鉛メッキ仕上げとする(塗装なし)
4. 不要な機器類、ケーブル等は撤去処分のこと

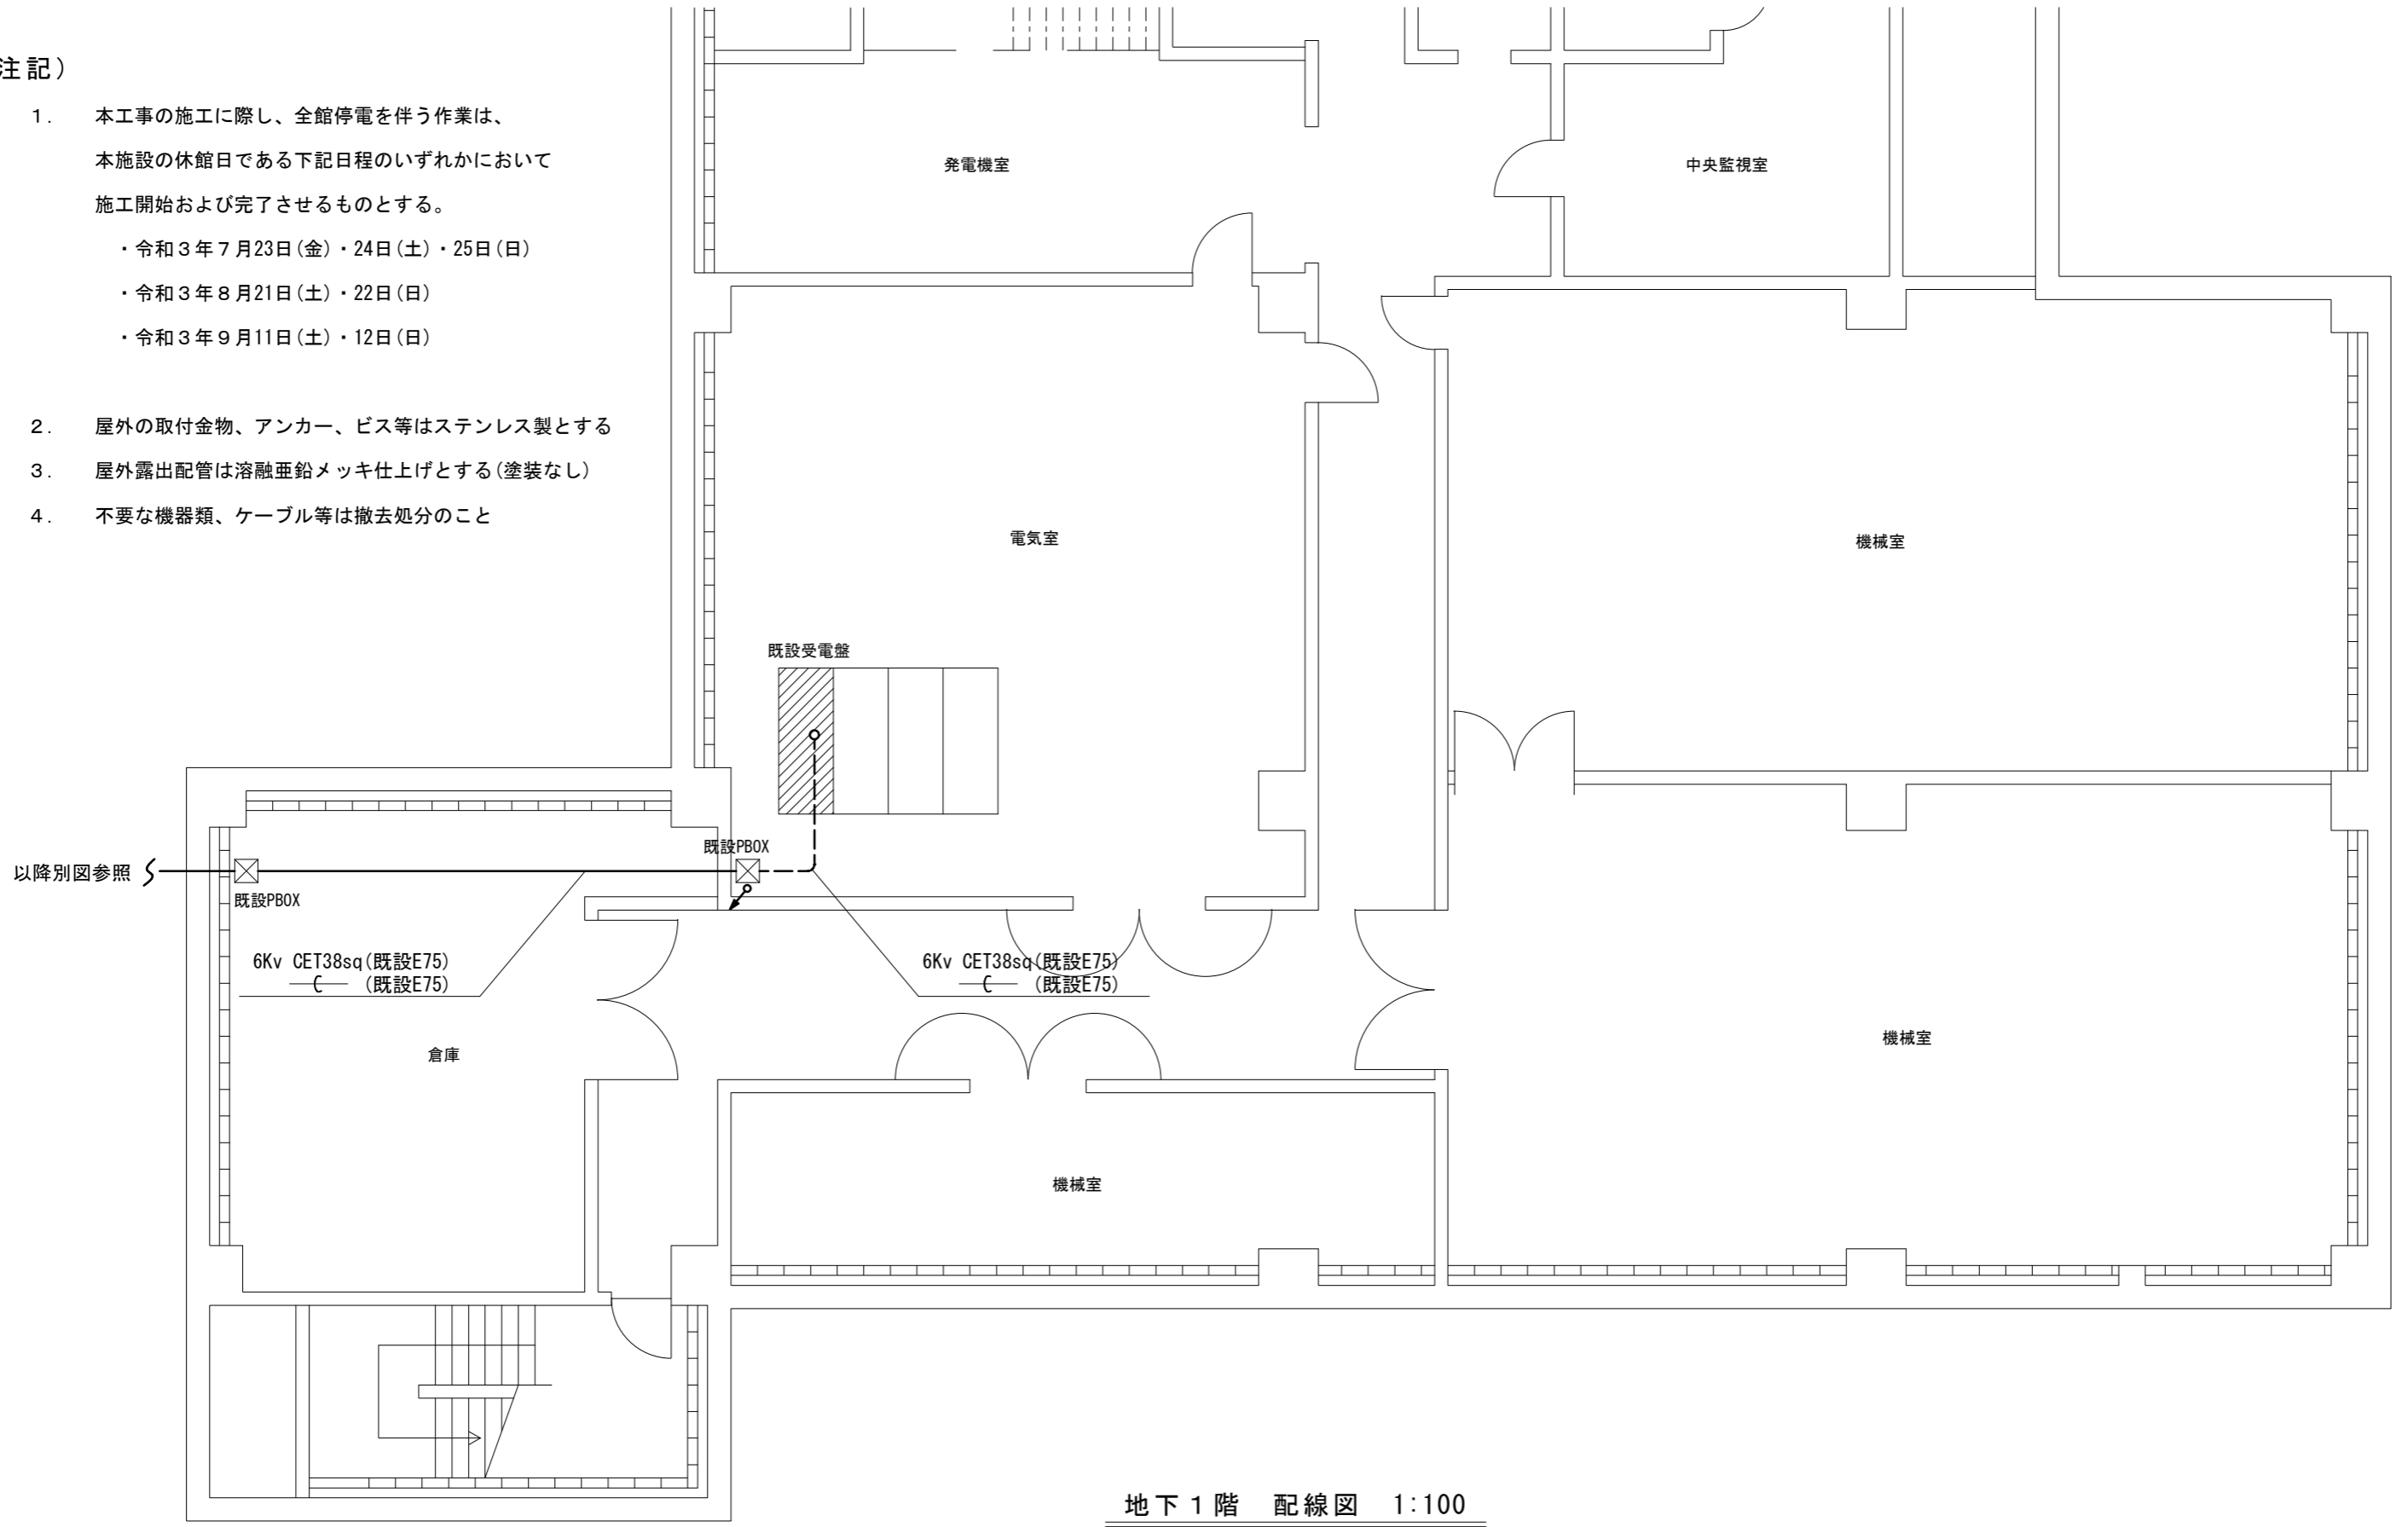

地下1階 配線図 1:100

横須賀市 都市部 公共建築課		図番	3/7	図面名称	地下1階 高圧引込設備 配線図		課長	主査等	担当者
工事名	勤労福祉会館高圧引込設備その他改修工事			縮尺	1:100 (A3)	作図	令和3年4月 日		

(注記)

1. 駐車場管制設備移設(駐車場管制設備工事)

(連絡先 アマノ(株) 横浜支店)

前面道路拡張に伴い、既設駐車場管制設備をセットバックさせる。

①料金精算機・警備装置・庇 移設

Co基礎 撤去・新設

②カーゲート・ハーフキャッチャー 移設

Co基礎 撤去・新設

③案内板撤去

④駐車券発行機・庇 移設

案内板(庇に取付) 新設

Co基礎 撤去・新設

⑤入口表示灯 移設


Co基礎 撤去・新設

⑥監視カメラ・スピーカー移設


⑦ループコイル 撤去・新設

⑧各機器類の電源・信号配線配管 撤去・新設

※ ①、④の庇は車路への突き出し部分を400mm程度切詰め

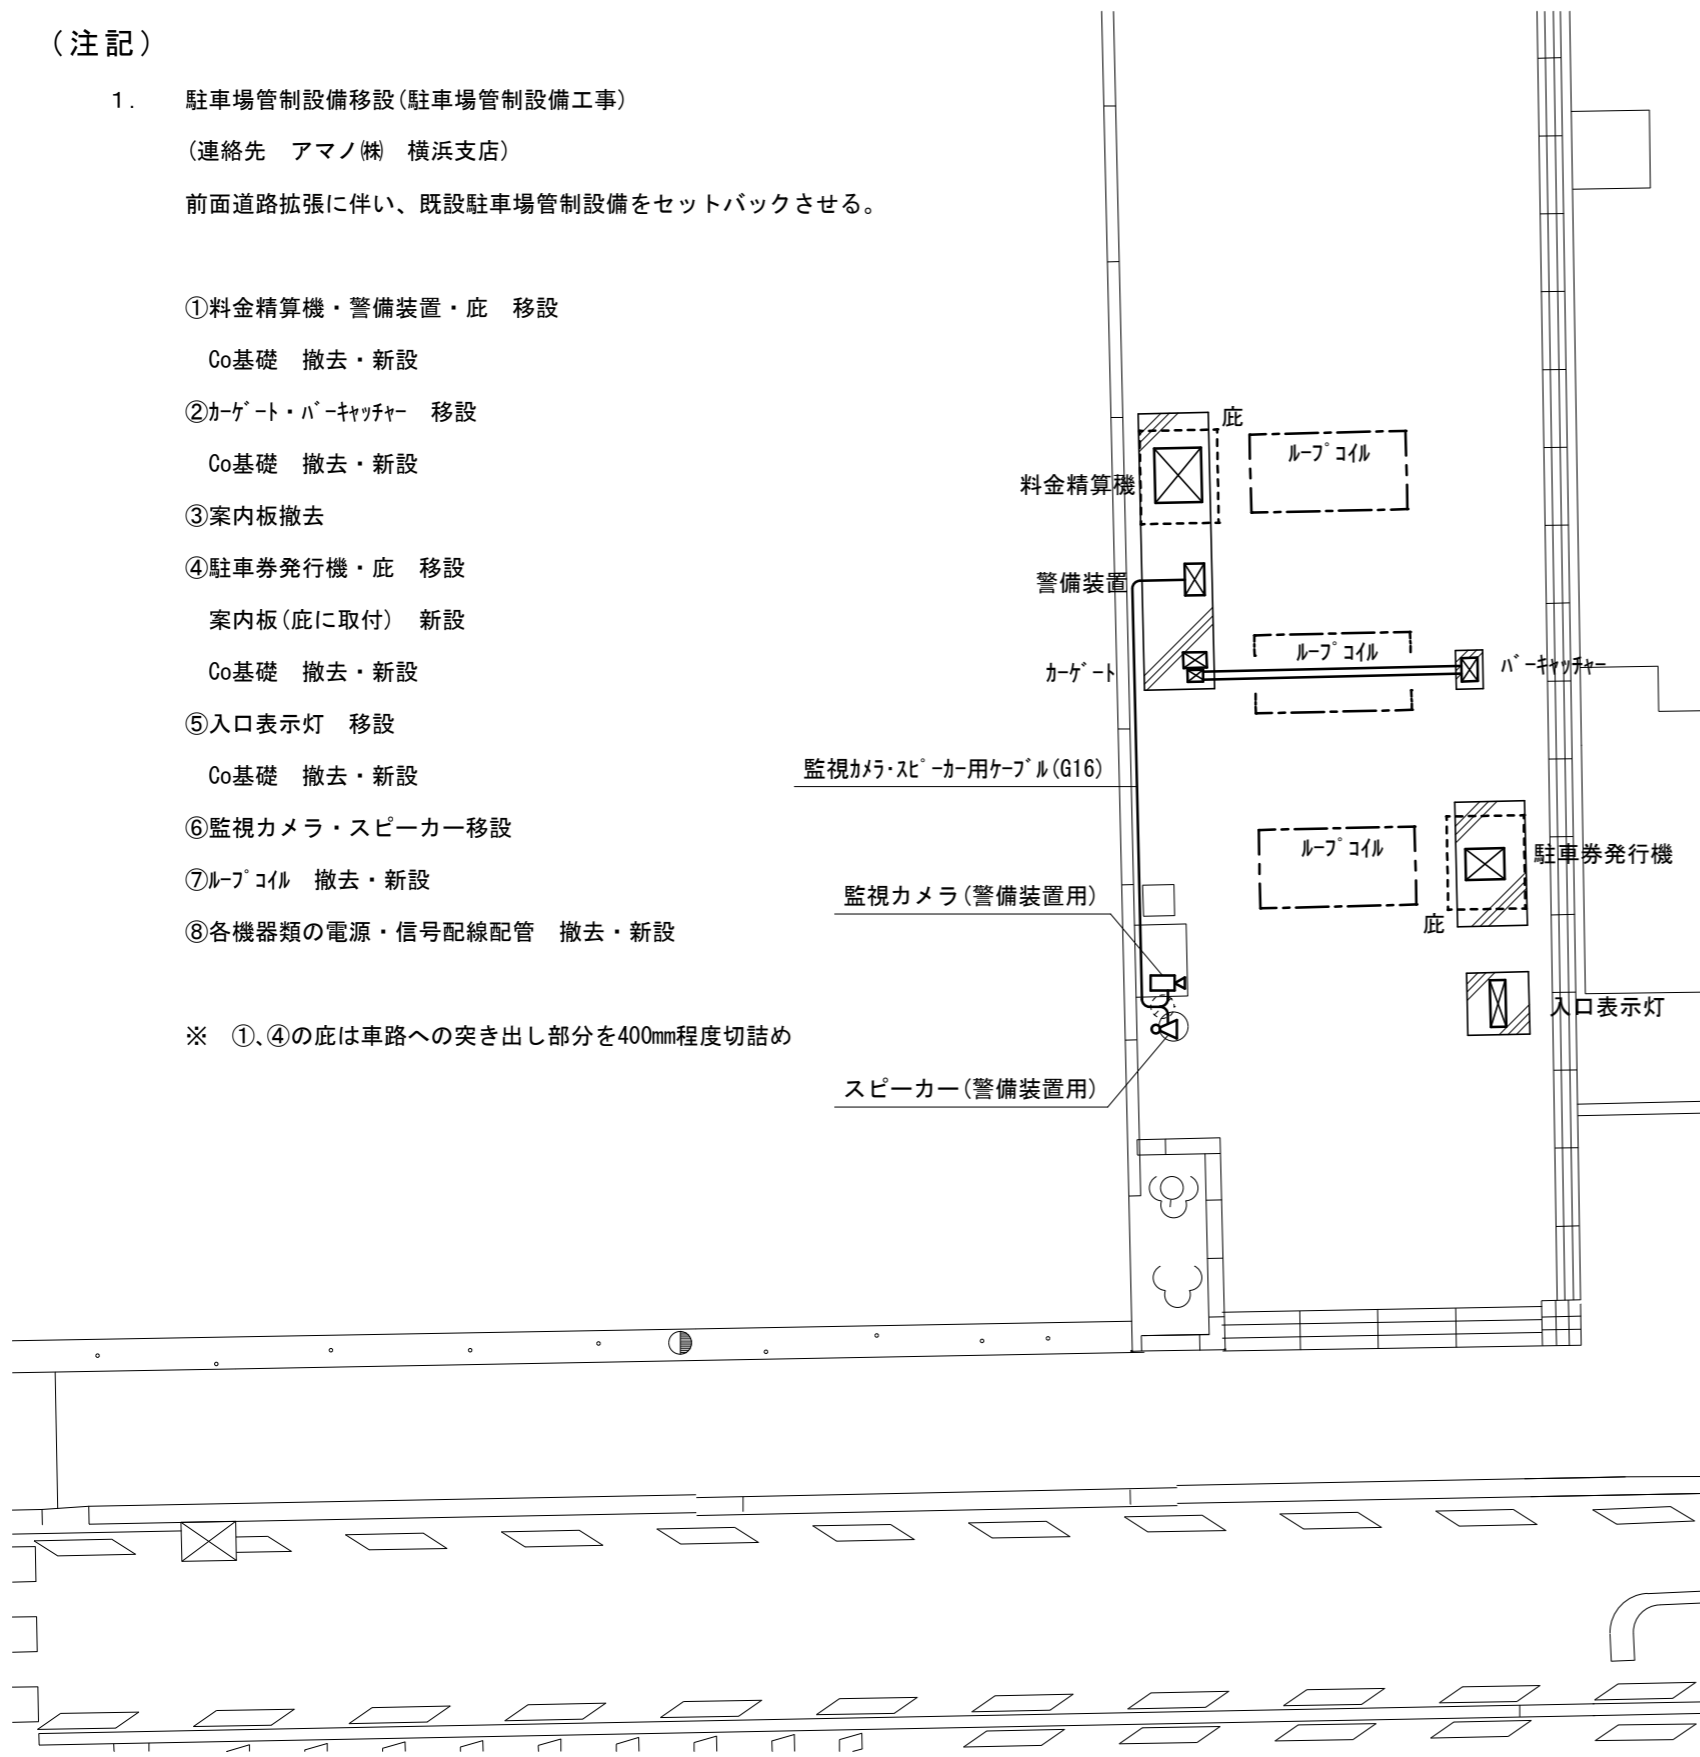


1階 移設・新設図 1:100

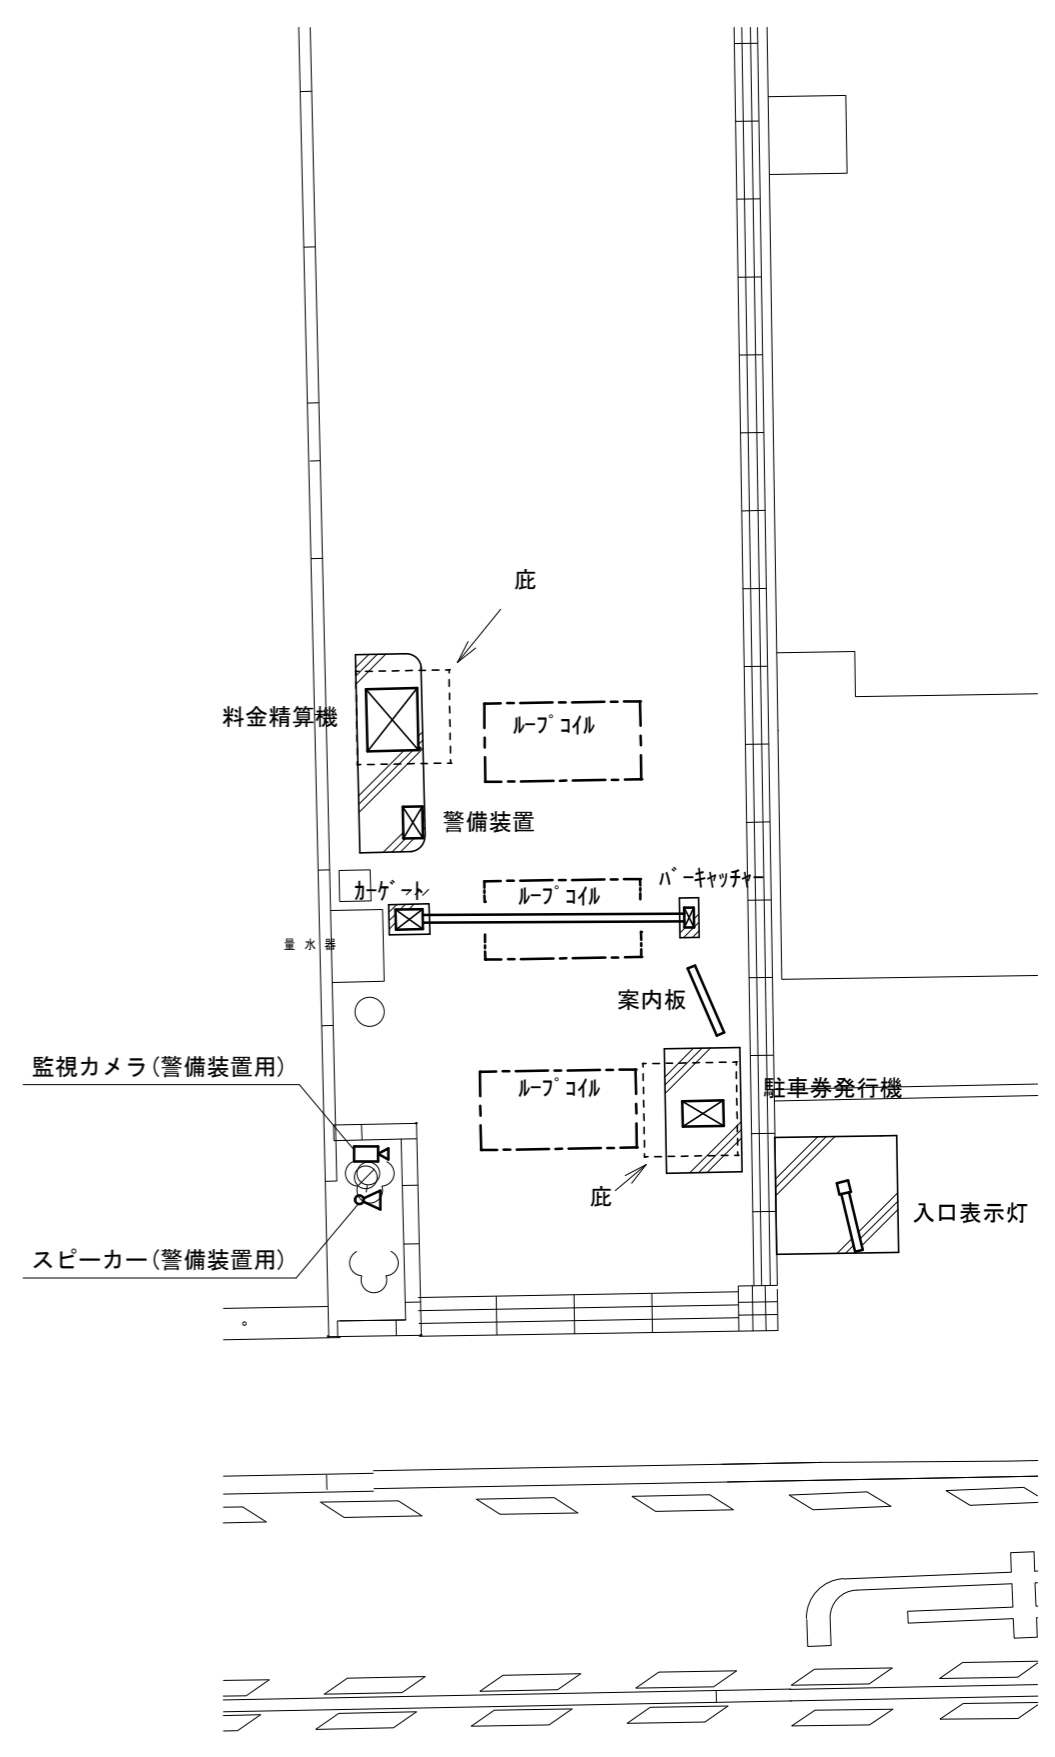


1階 移設・撤去図 1:100

横須賀市 都市部 公共建築課			図番	4/7	図面名称	1階 駐車場管制設備 移設・新設・撤去図	課長	主査等	担当者
工事名	勤労福祉会館高圧引込設備その他改修工事				縮尺	1:100 (A3)	作図	令和 3年 4月 日	

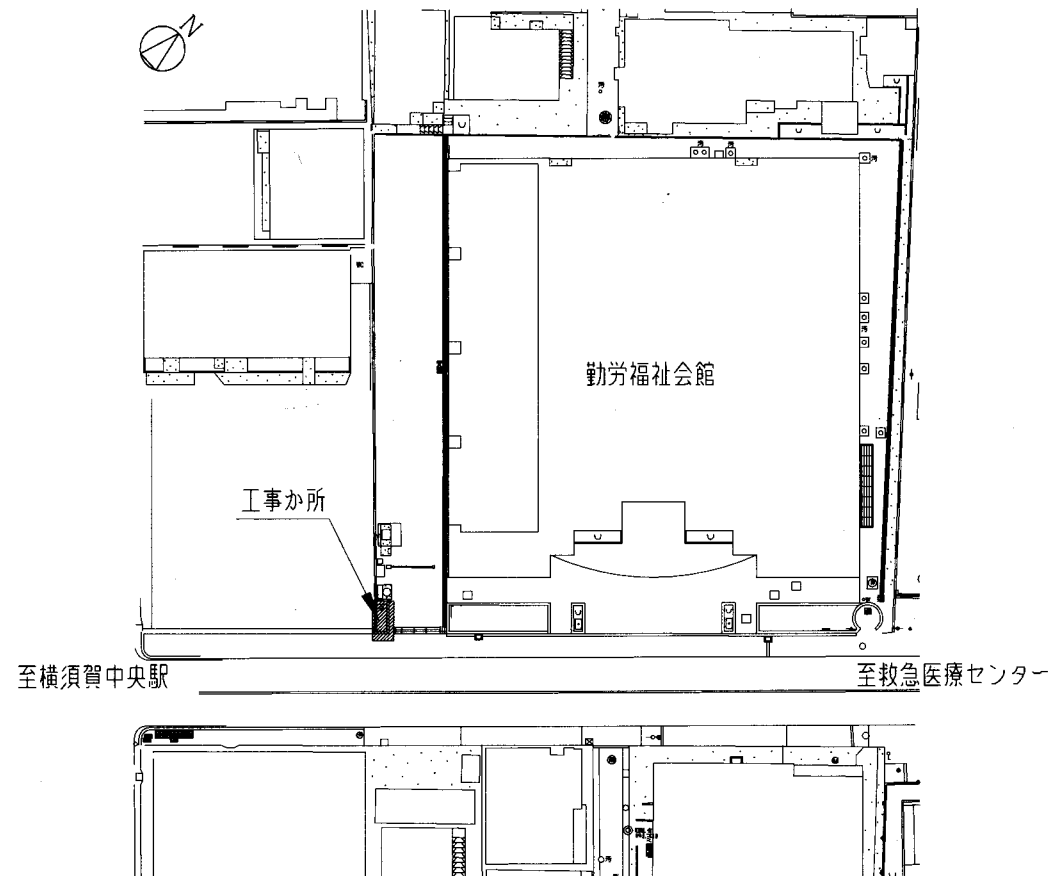

配置図 1: 600


既存CB塀

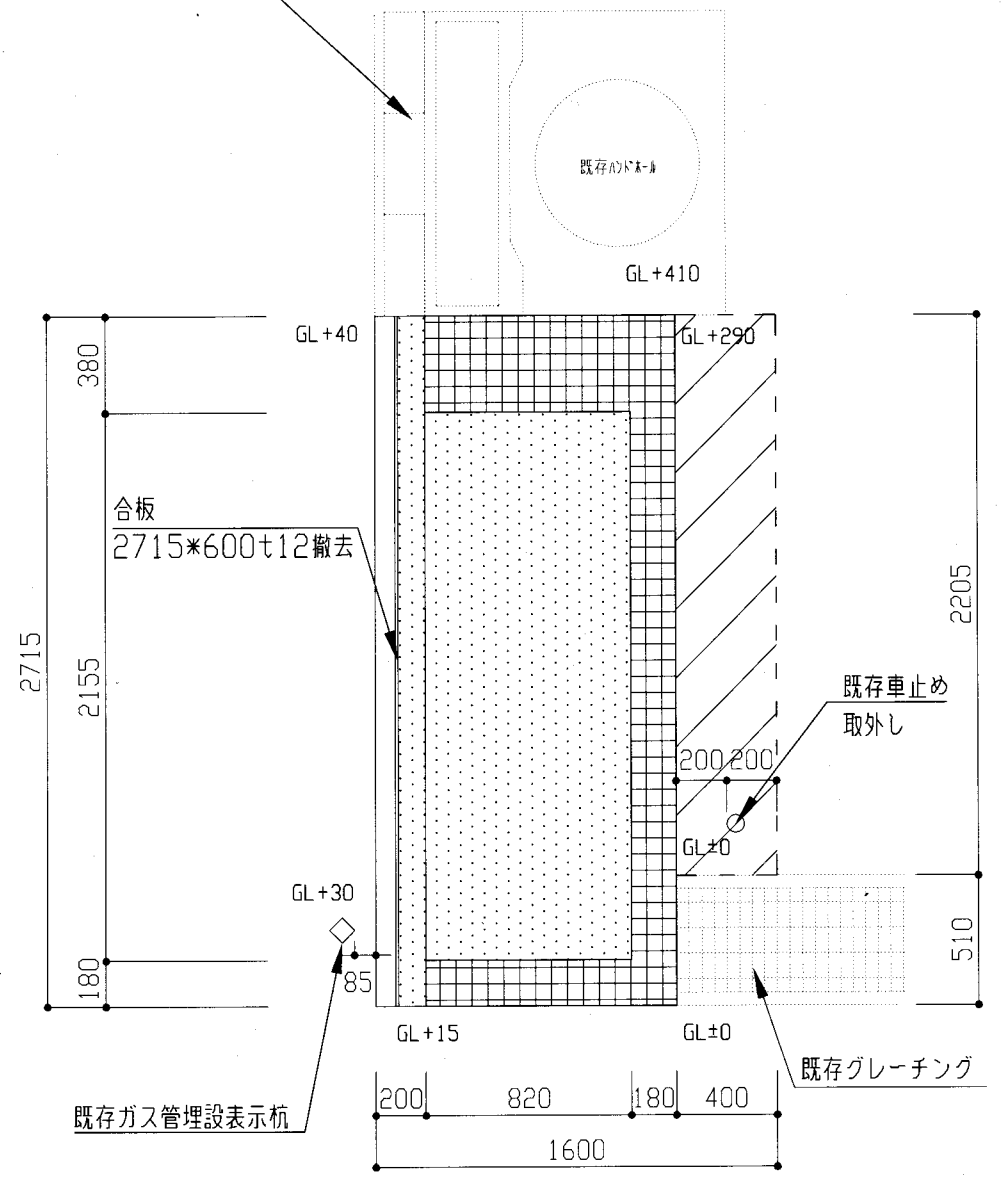

改修前平面図 1: 30

- 凡例
- 土(黒土)撤去1.9m³
 - 花壇(RC造)撤去 1.4m³
(仕上げタイル3.2m²、捨てコン0.05m³共)
 - アスファルト撤去t50
砕石0.08m³共
根切り0.4m³共


既存CB塀

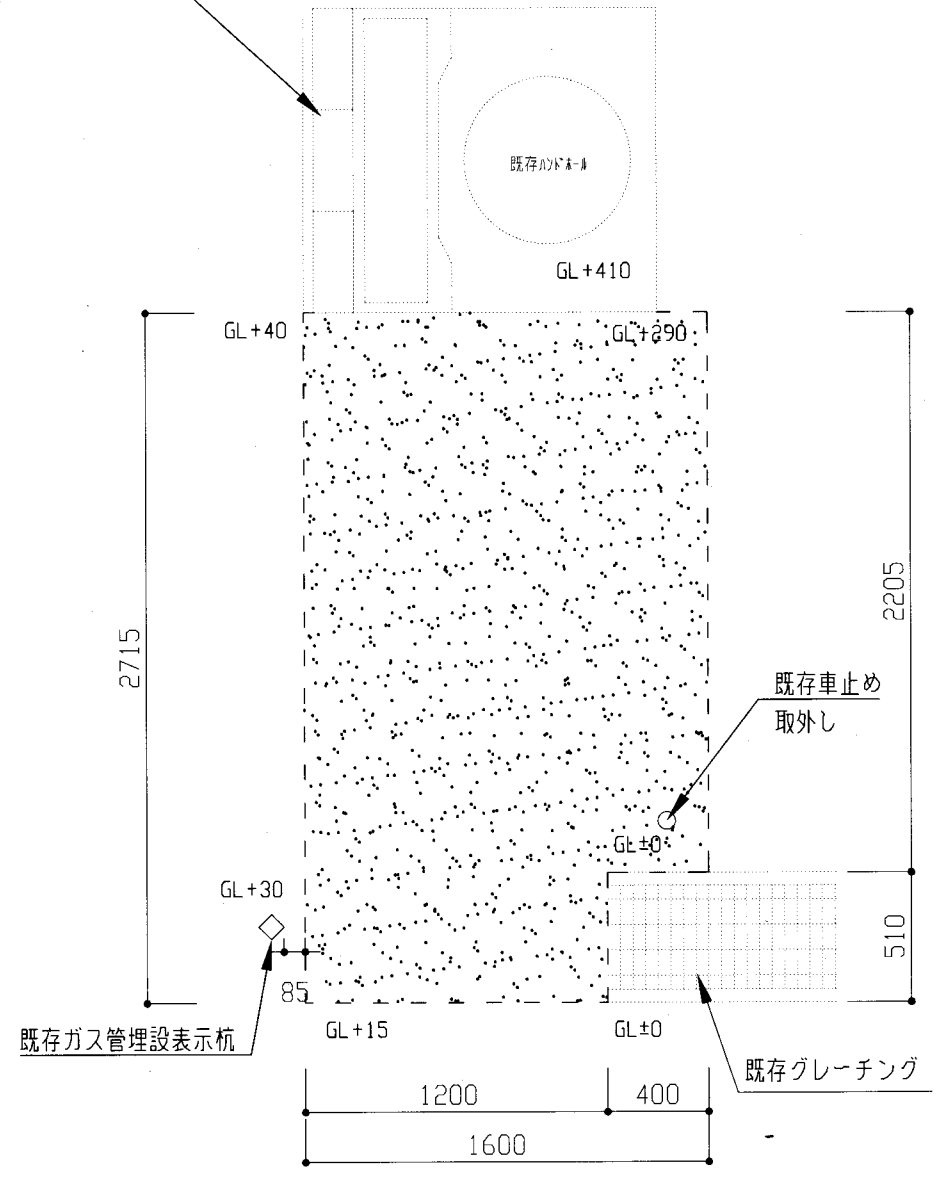


改修後平面図 1: 30

- 凡例
- 新設アスファルト舗装t30(再生密粒)
(埋戻しA種1.9m³ B種0.4m³共)

工事名	勤労福祉会館高圧引込設備その他改修工事			設計者資格 氏名	級建築士登録第 号			課長	主査等	担当者	横須賀市 都市部 公共建築課
図面名称	建築工事	配置図 改修前・後 平面図	図番	5/7	縮尺	1:30 1:600 (A3)	作図	令和3年4月 日			

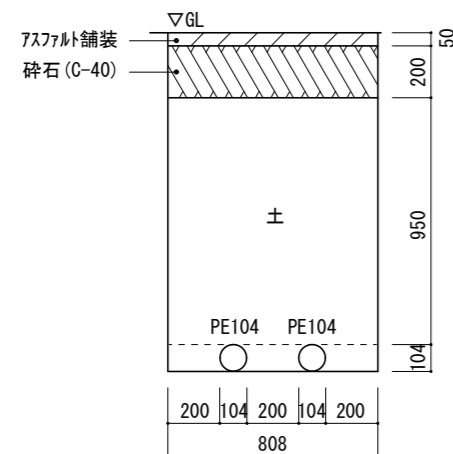

撤去前 東電引込側
 高压配管路掘削断面図 1:30

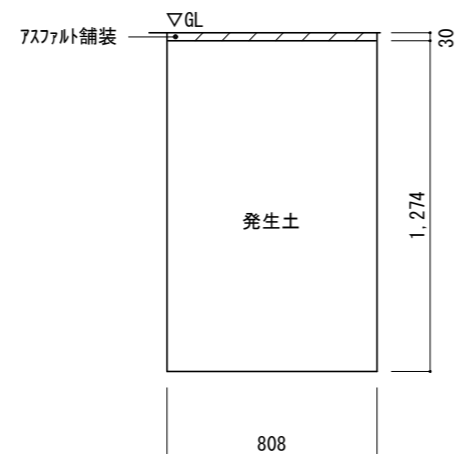

撤去後 東電引込側
 高压配管路掘削断面図 1:30

- ・UGS (7.2Kv 300A) 撤去
- ・ピラボックス用ハンドホール撤去 (1,000mm×1,000mm×1,450mm R2K-60蓋付)
- ・ピラボックス撤去は別途

鋼管柱 (φ110 H=GL+4500) 撤去

花壇撤去 (建築工事 別紙参照)

(PE104) × 2 撤去


撤去: 6Kv CVT38sq (残置: PE104)
 (残置: PE104)

PBOX残置 以降別図参照

1階 撤去図 1:100

横須賀市 都市部 公共建築課		図番	6/7	図面名称	1階 高压引込設備 撤去図		課長	主査等	担当者
工事名	勤労福祉会館高压引込設備その他改修工事			縮尺	1:30 1:100 (A3)	作図	令和 3年 4月 日		

以降別図参照

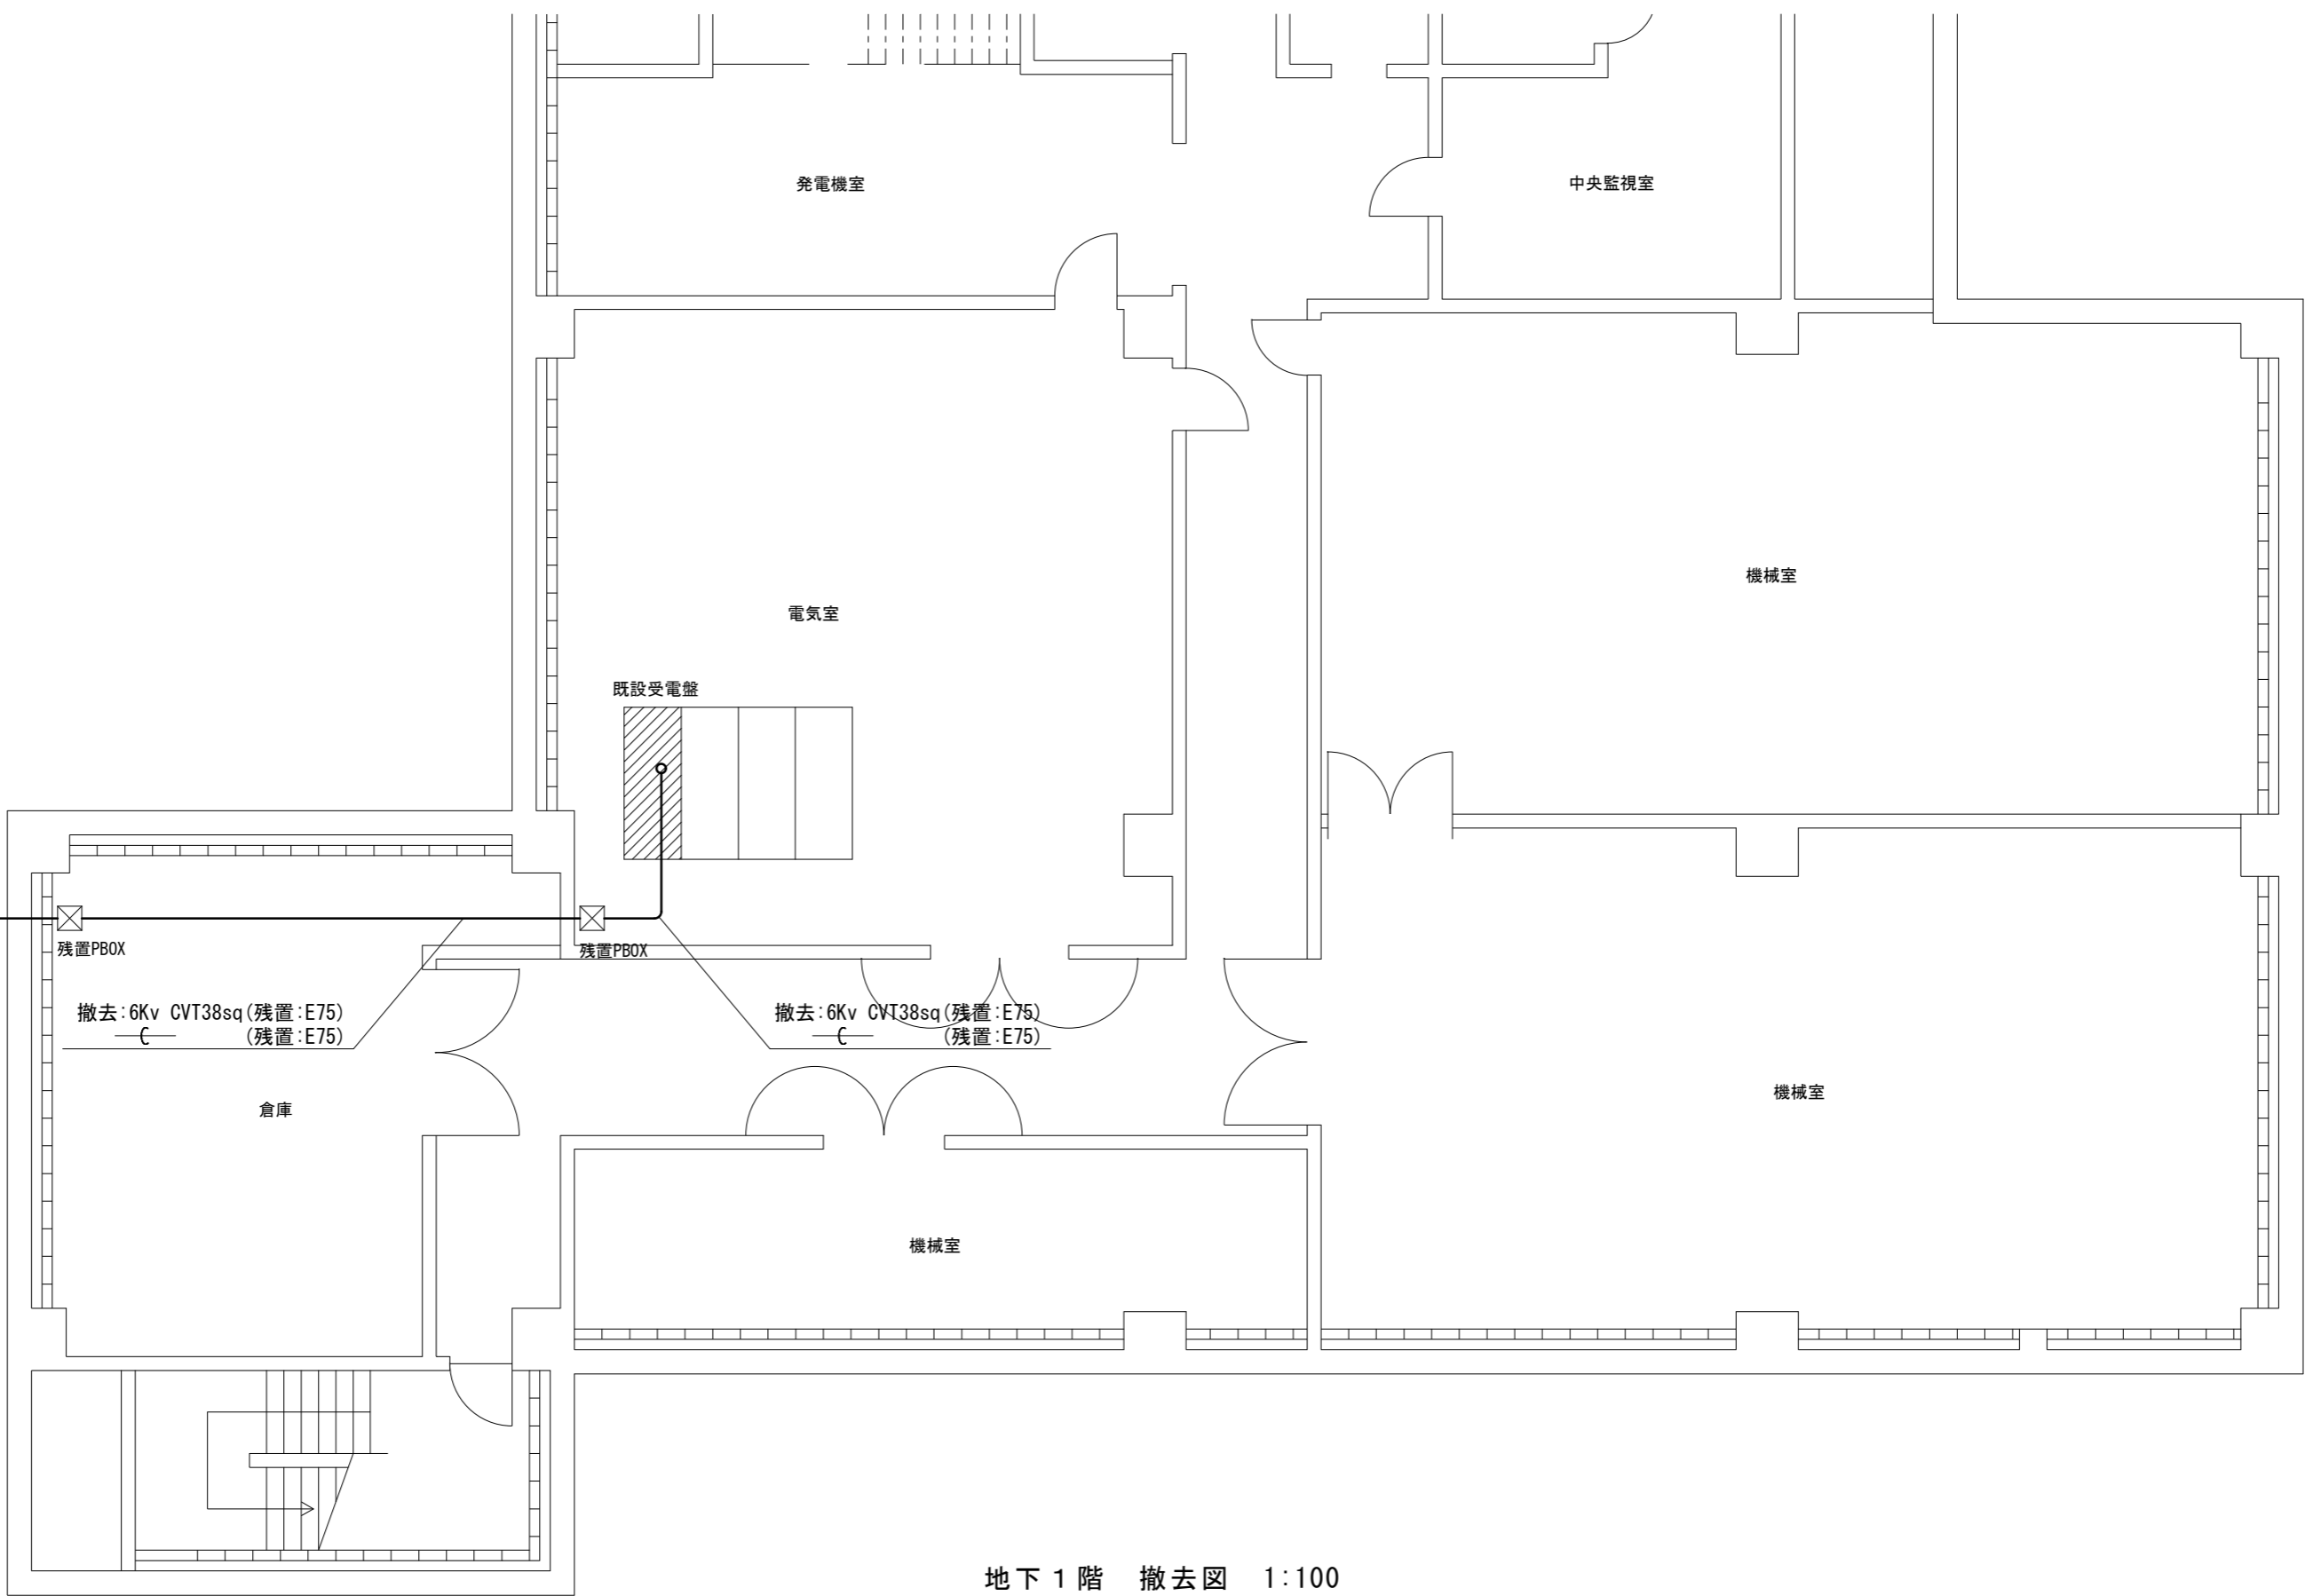

地下1階 撤去図 1:100

横須賀市 都市部 公共建築課		図番	7/7	図面名称	地下1階 高圧引込設備 撤去図		課長	主査等	担当者
工事名	勤労福祉会館高圧引込設備その他改修工事			縮尺	1:100 (A3)	作図	令和 3年 4月 日		