

案内図 (S=1/10,000)


今回工事施工場所

西浄化センター全体平面図 (S=1/600)


\*着色部は今回工事を示す。

横須賀市上下水道局				
工名	西浄化センター送泥設備更新工事			
図名	全体平面図、案内図			
縮尺	1/600	図番	面号	1/3
製年	令和3年4月	原図	図サイズ	A1
課長	係長	担当者	設計者	

記号	名称
	電動機設置

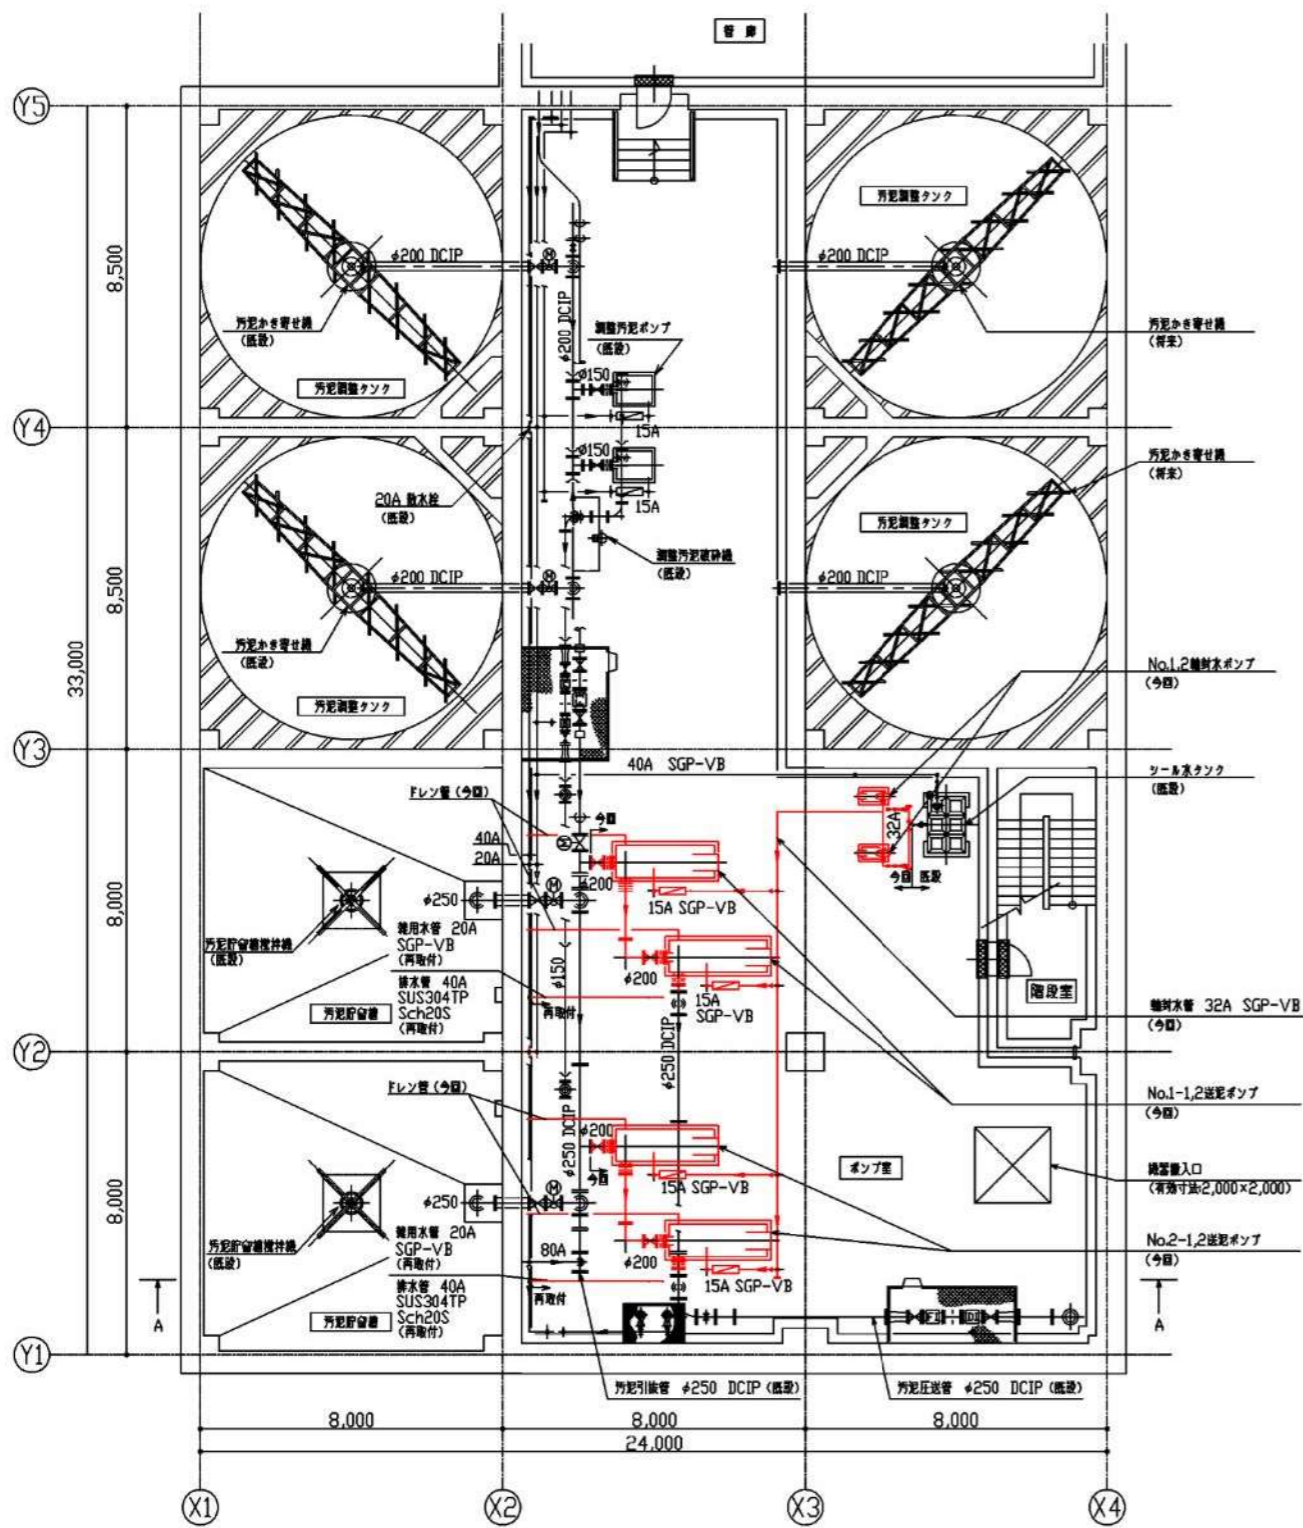

地下1階平面図 (S=1/100)

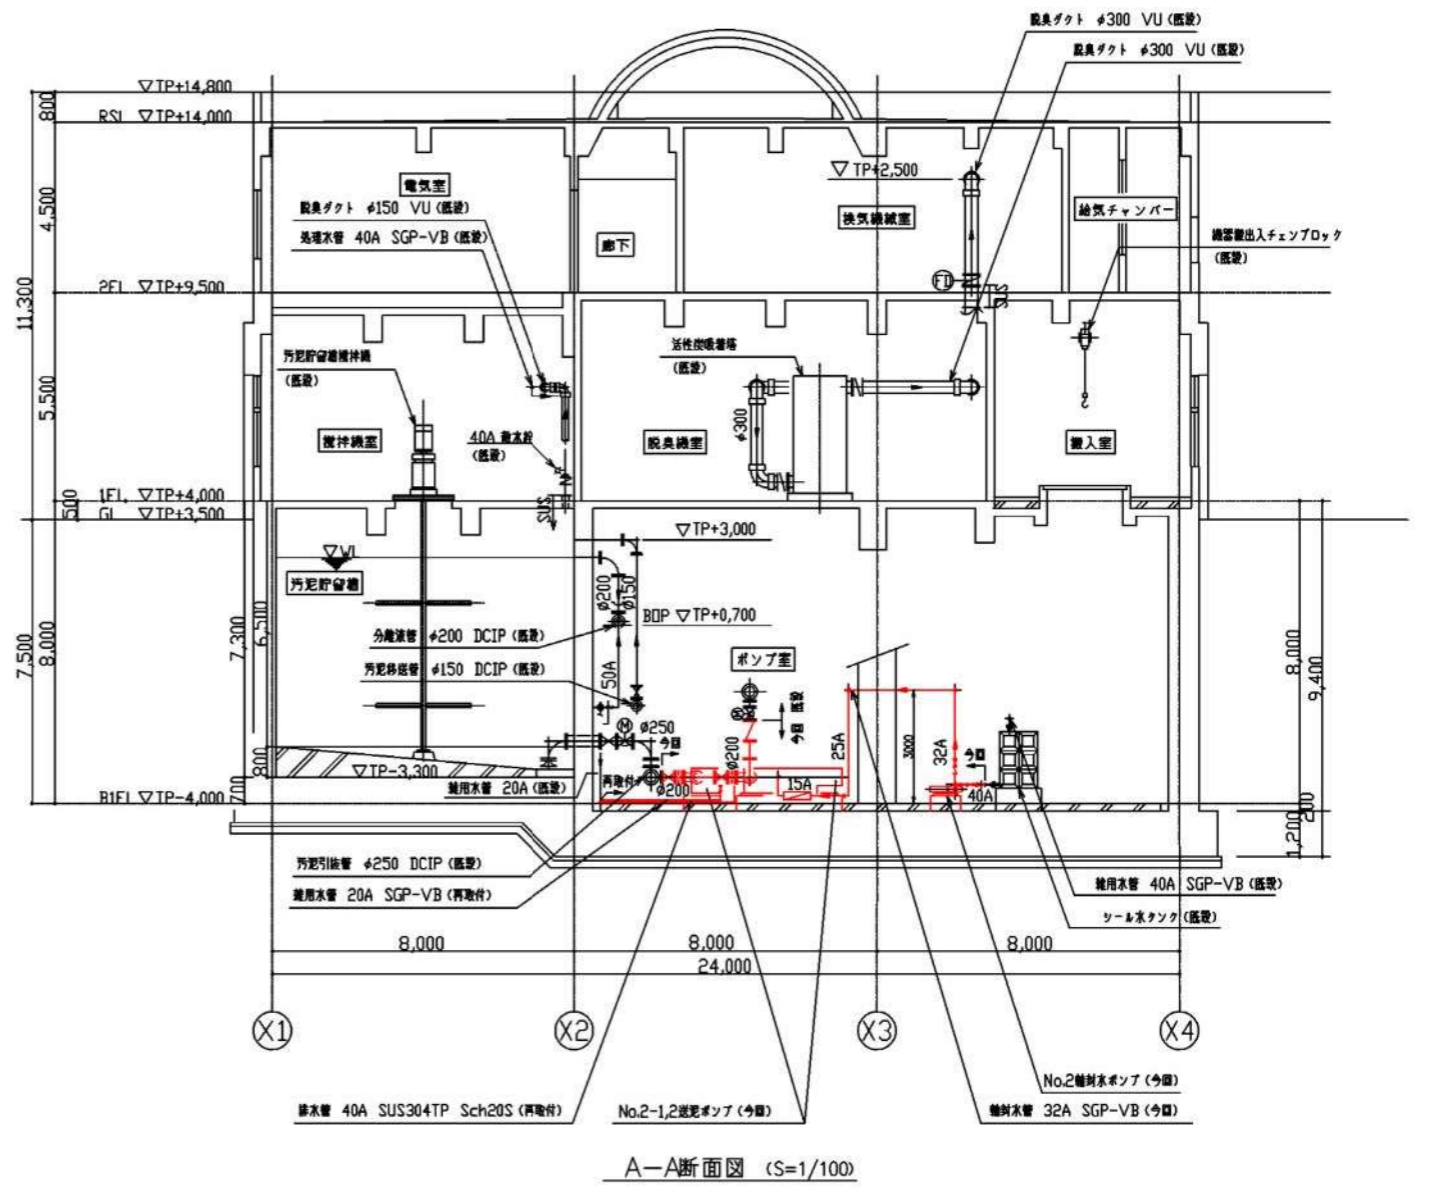


A-A断面図 (S=1/100)


※着色部は今回工事を示す。

横須賀市上下水道局			
工名	西浄化センター 送電設備更新工事		
図面名称	地下1階平面図、A-A断面図(更新)		
縮尺	1/100	図番	2/3
製年	令和3年4月	原図	A1
課長	係長	担当者	設計者

記号	名称
	電動昇装置

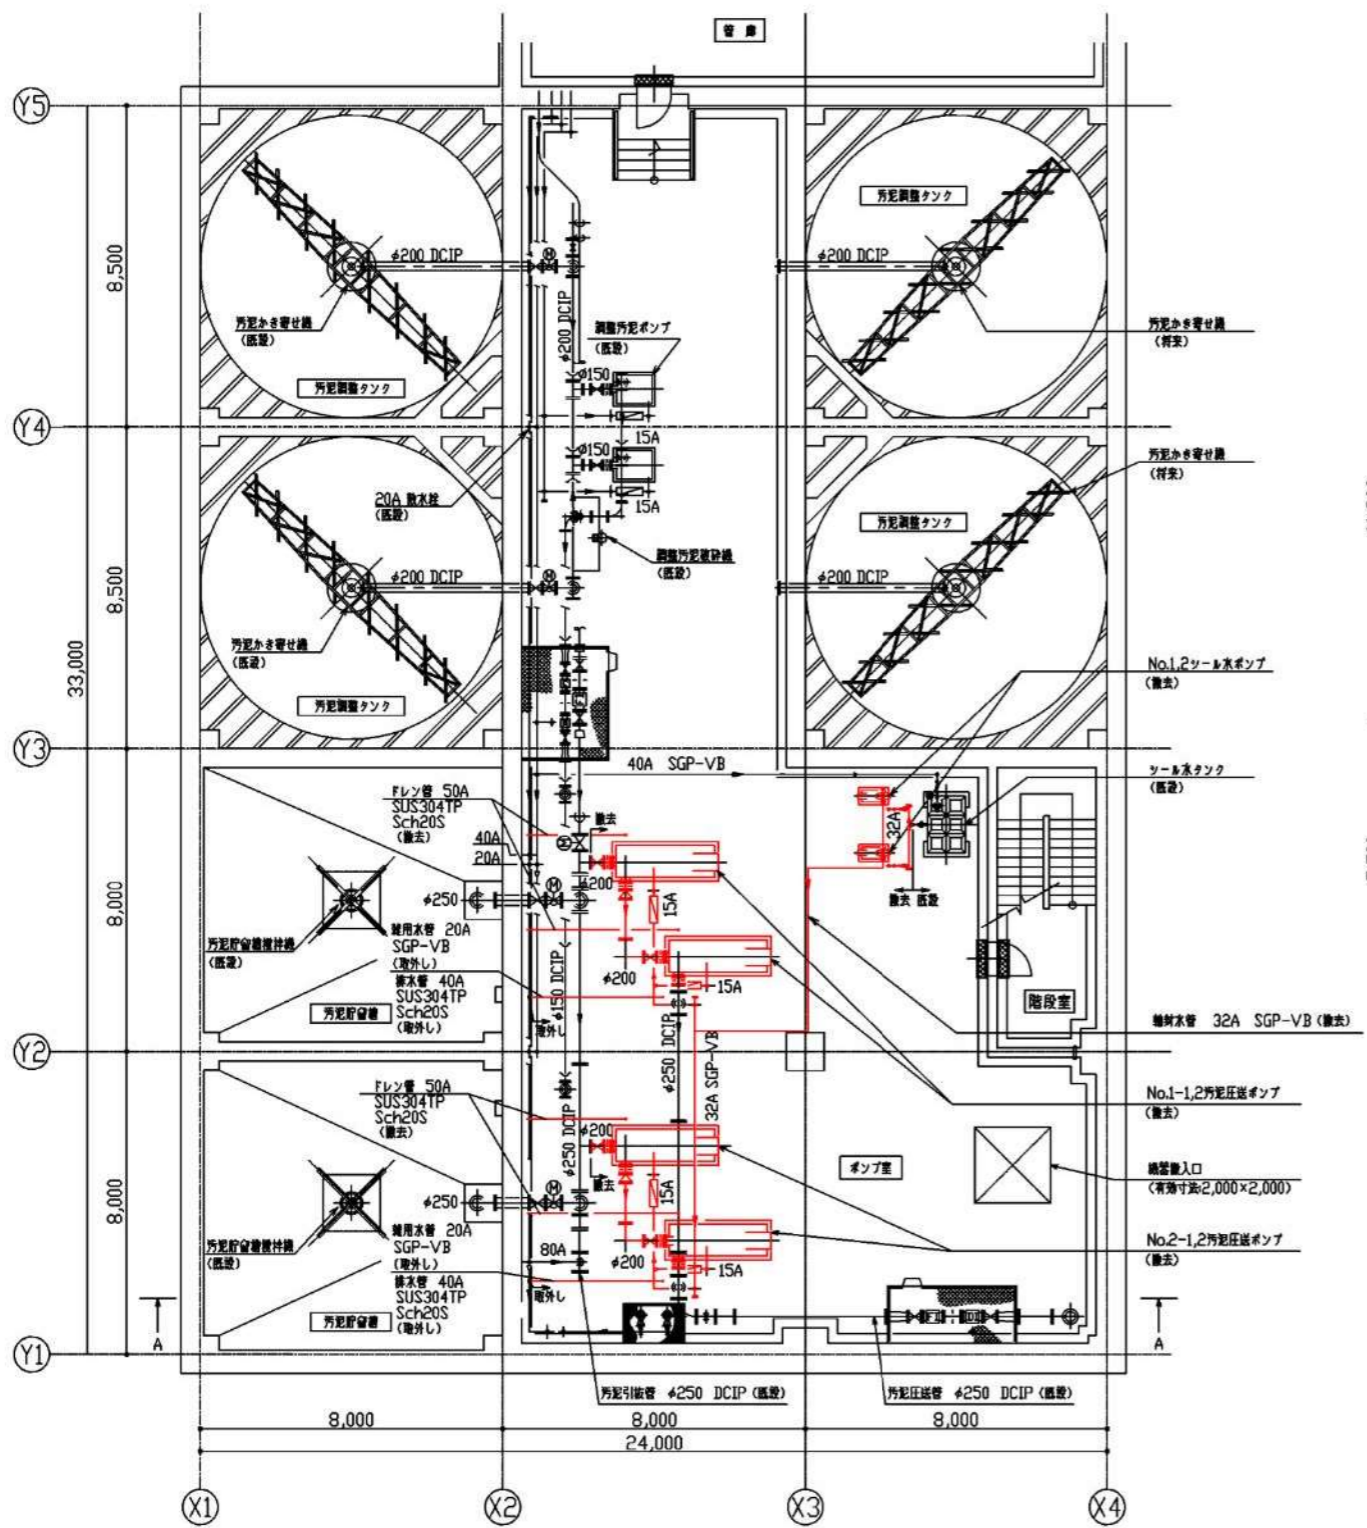

地下1階平面図 (S=1/100)

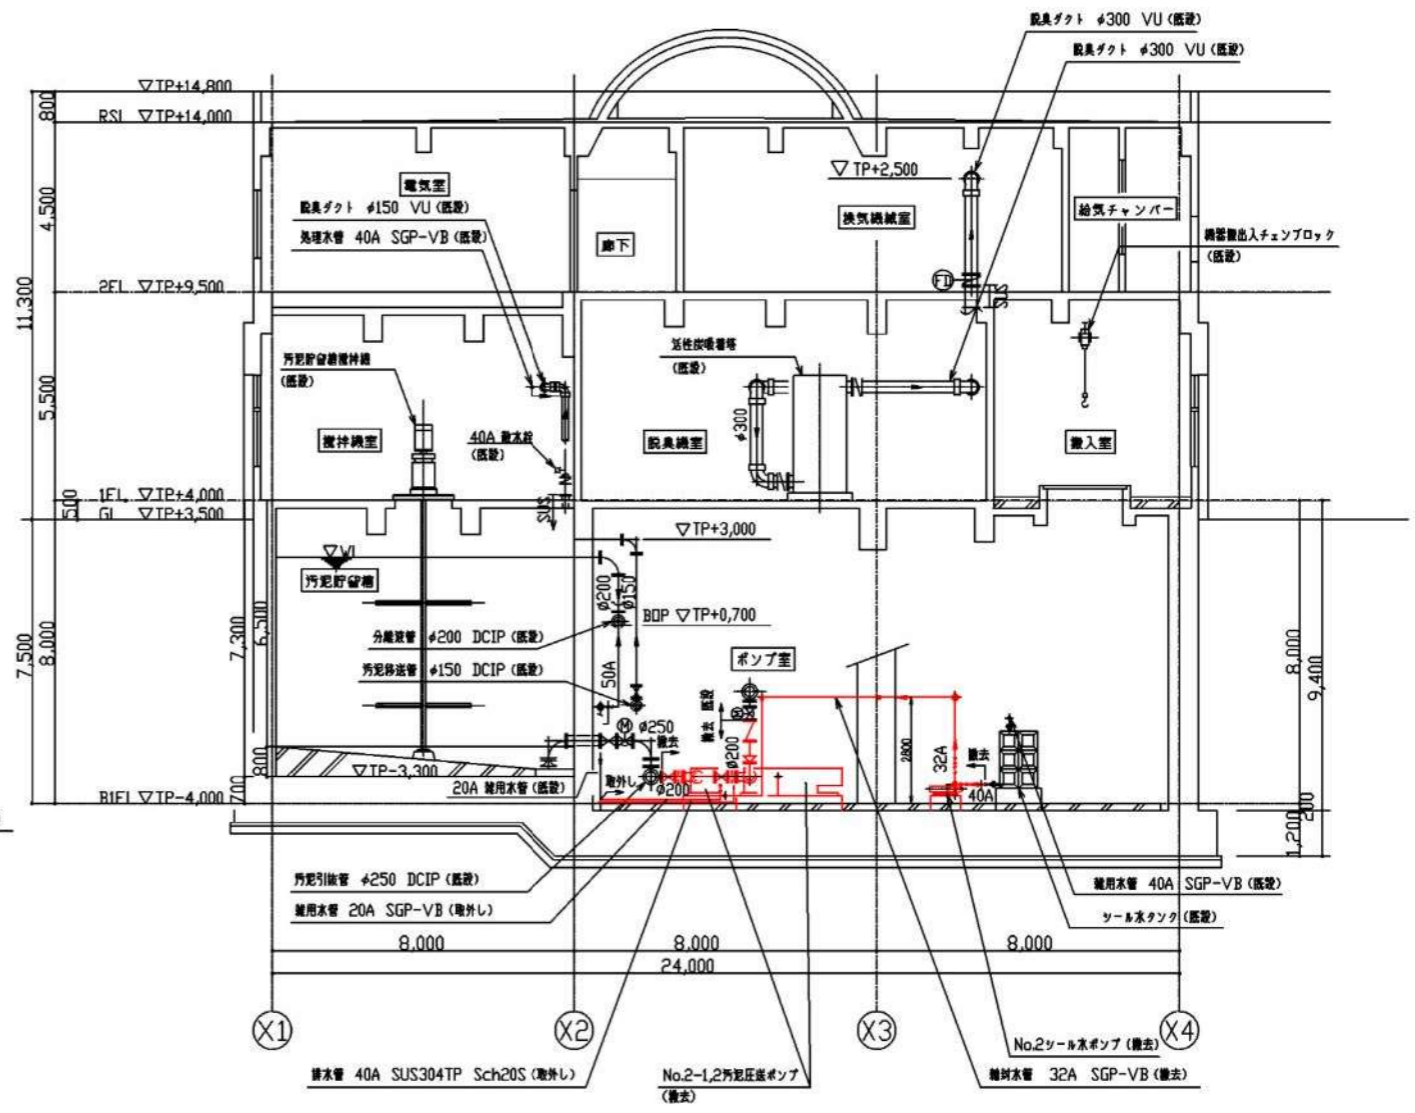

A-A断面図 (S=1/100)

※着色部は今回工事を示す。

横須賀市上下水道局				
工名	西浄化センター 送泥設備更新工事			
図名	地下1階平面図、A-A断面図 (續表)			
縮尺	1/100	図号	3/3	図名
製年	令和3年4月	原図	A1	図名
課長	係長	担当者	設計者	