





工事場所：横須賀市不入斗町3丁目1番地先

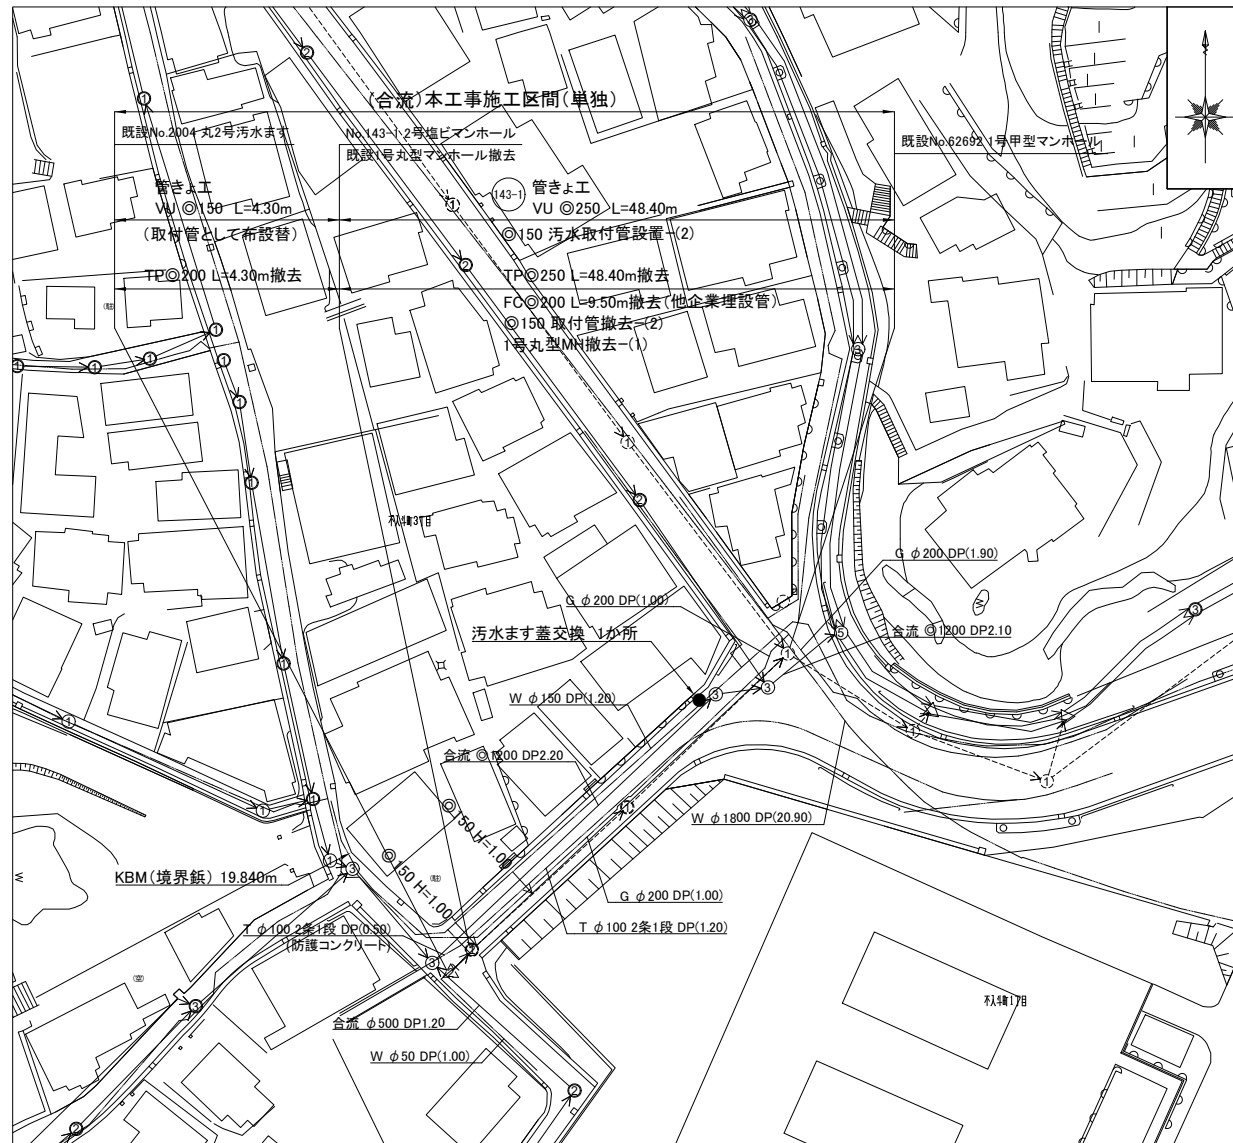

横須賀市上下水道局				
図名	11工区不入斗排水区合流管布設替工事			
種別	位置図、平面図			
縮尺	図示	図番	1/2	
製作月	令和3年	5月	日	
課長	係長	担当者	設計者	

縦断面図 縦 S=1/100
横 S=1/600

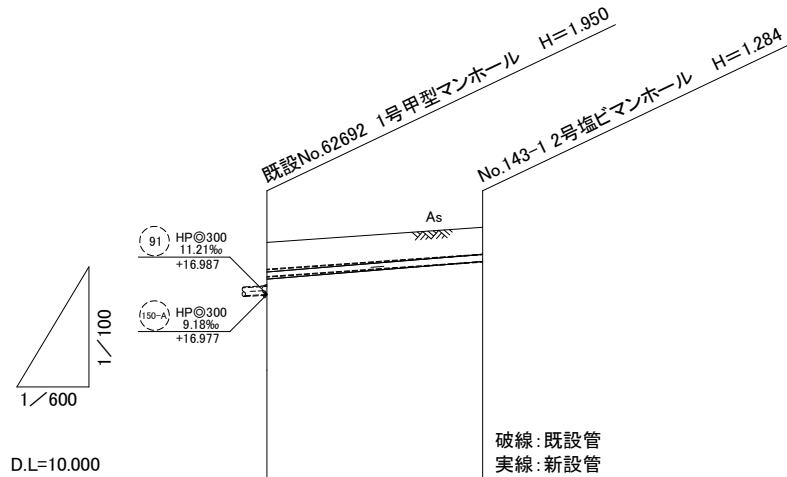

(合流)本工事施工区間

143-1


改良土基礎
土留なし
VU 250
13.6‰
48.40
-

管径
勾配
延長
曲管使用


地盤高	18.927	19.494
土被り	1.118	1.025
管底高	17.550	18.210
床掘高	17.442	18.102
追加距離	0.00	48.40

横断面図 S=1/100


No. 62692

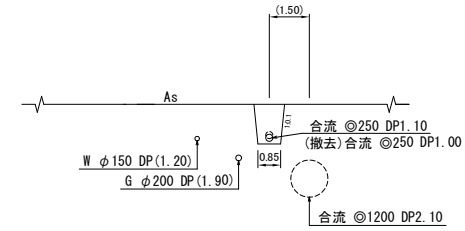

No. 143-1

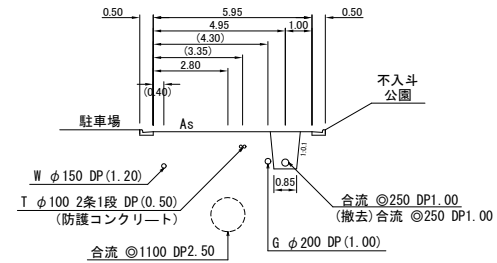

No. 2004

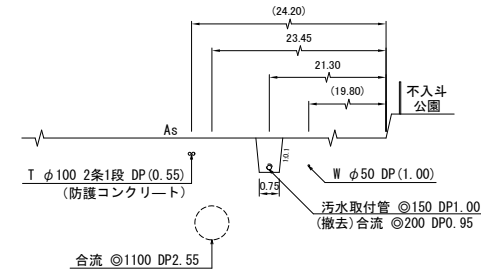

横須賀市上下水道局

図名	11工区不入斗排水区合流管布設替工事		
種別	縦断面図、横断面図		
縮尺	図示	図番	2/2
製作年	令和3年	5月	日
課長	係長	担当者	設計者