



工事場所  
市立久里浜中学校  
横須賀市久里浜2丁目11番1号

4階平面図 S=1/400

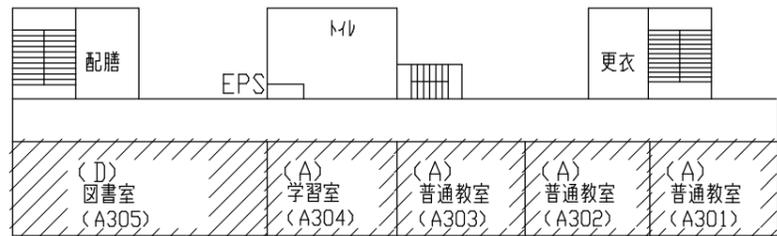


工事対象

3階平面図 S=1/400

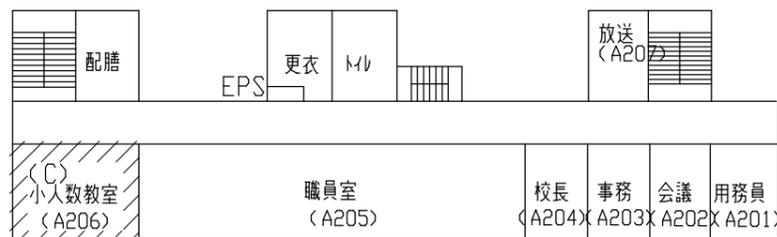


2階平面図 S=1/400

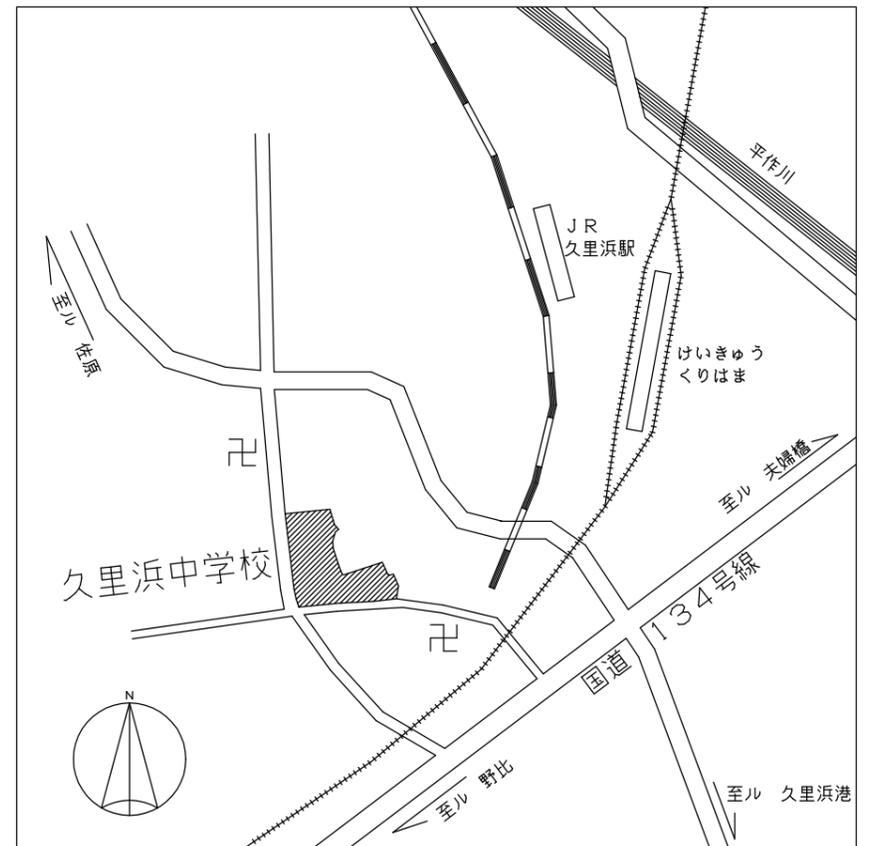


案内図

A棟

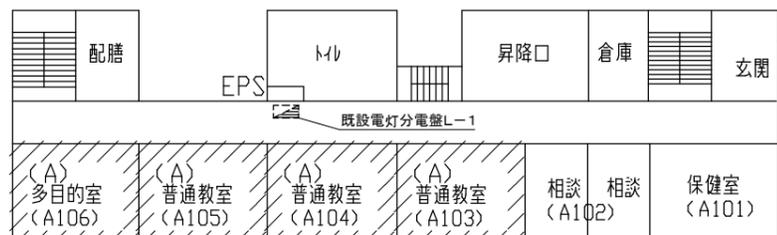


工事概要  
電灯設備改修を行う  
・対象箇所はA棟の  
(A)×8教室  
(B)×1教室  
(C)×1教室  
(D)×1教室  
とする

配置図・1階平面図 S=1/400

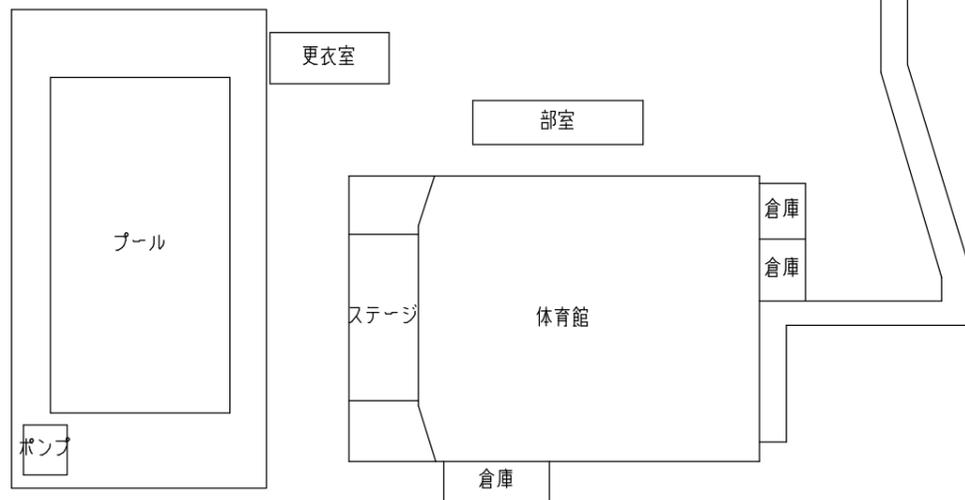


B棟

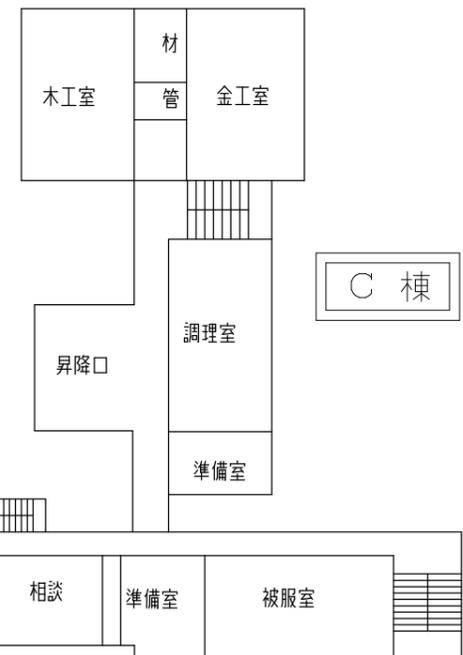

C棟

工事名	市立久里浜中学校校舎電灯改修工事			設計者資格氏名	級建築士登録第 _____ 号			課長	主査等	担当者	横須賀市 都市部 公共建築課
図面名称	案内図、配置図・1~4階平面図	図番	1/2	縮尺	1:400 (A2)	作図	令和3年5月 日				

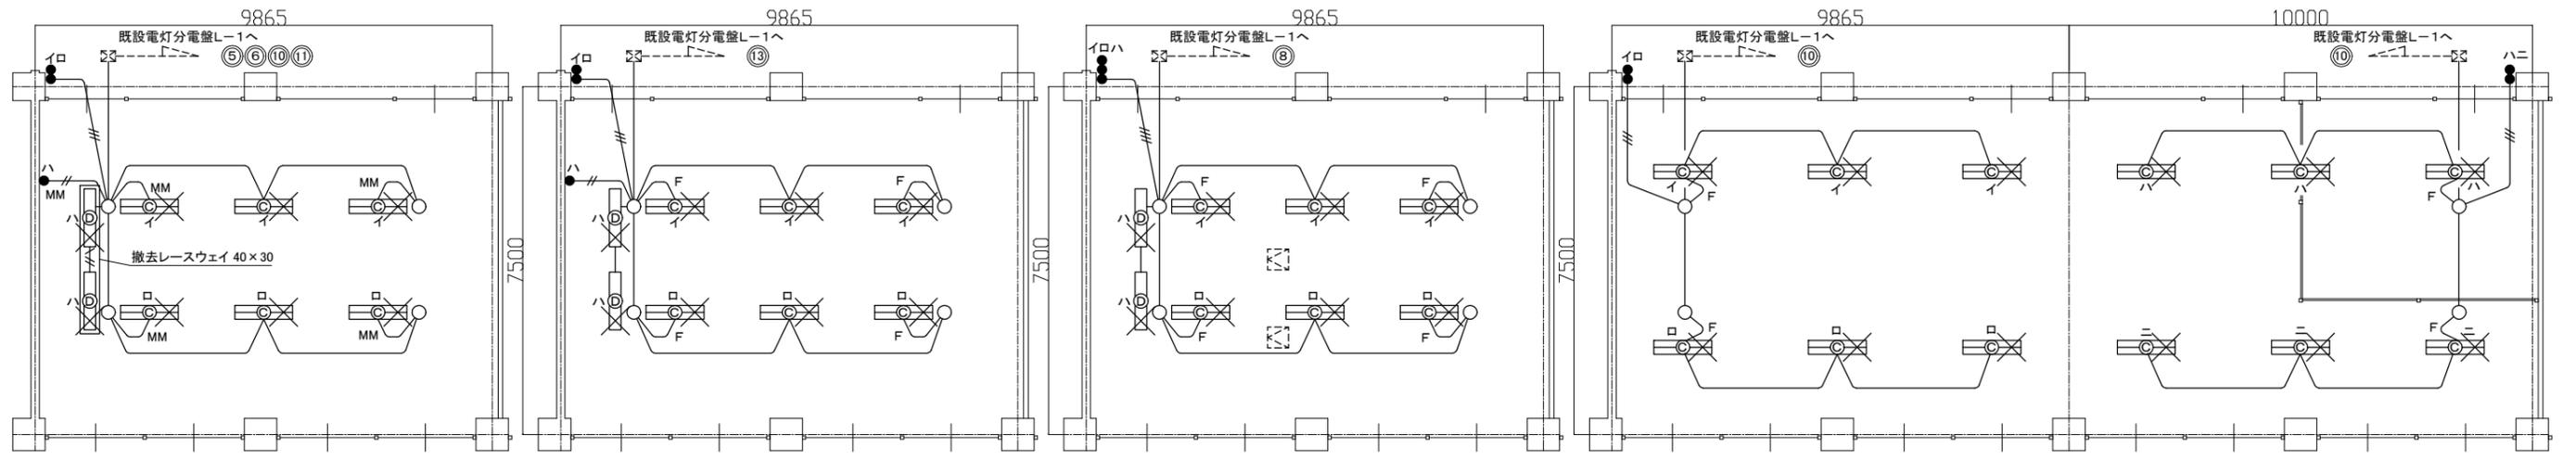

〈A〉×8教室 撤去図 S=1/100

〈B〉×1教室 撤去図 S=1/100

〈C〉×1教室 撤去図 S=1/100


〈D〉×1教室 撤去図 S=1/100

凡例

図中特記無き記号は以下の通り

- 撤去 照明器具C 反射笠付パイプ吊 FL40W×2灯
- 撤去 照明器具D 黒板灯 直付型 FL40W×1灯
- 撤去 タンプスイッチ 1P15A
- 既設 P.BOX
- 既設天井点検口

- 撤去 IE2.0×2、E1.6 (既19)
- 撤去 IE2.0×2、E1.6 (レースウェイ)
- 撤去 IE2.0×2 (既19)
- 撤去 IE2.0×3 (既19)
- 撤去 IE2.0×4 (既19)
- 撤去 EEF2.0-3C (MM)
- 撤去 EEF2.0-2C (MM)
- 撤去 EEF2.0-3C (天井隠蔽)
- 既設配線

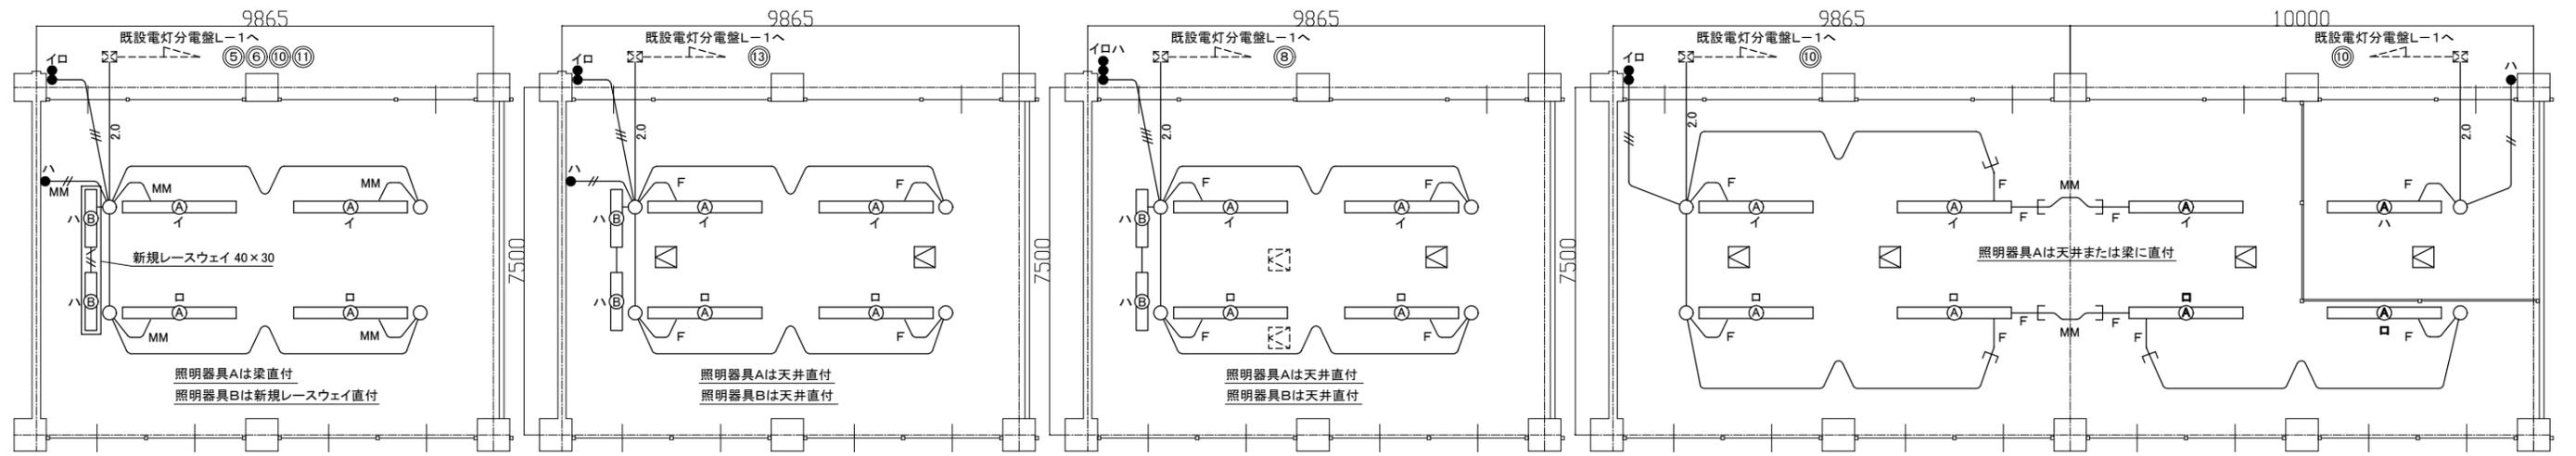

〈A〉×8教室 改修図 S=1/100

〈B〉×1教室 改修図 S=1/100

〈C〉×1教室 改修図 S=1/100

〈D〉×1教室 改修図 S=1/100

凡例

図中特記無き記号は以下の通り

- 照明器具A 一体型LEDベースライト 直付型  
13400lm程度(HF86-2定格出力相当) 省エネ形
- 照明器具B 一体型LED黒板灯 直付型  
3200lm程度(HF32-1高出力相当) LSR12-4-29
- タンプスイッチ 1P15A ネームプレート付
- 既設 P.BOX
- 天井点検口 (450×450)
- 既設天井点検口

- 2.0 IE2.0×2、E1.6 (既19)
- IE1.6×2、E1.6 (既19)
- IE1.6×2、E1.6 (レースウェイ)
- IE1.6×2 (既19)
- IE1.6×3 (既19)
- IE1.6×4 (既19)
- EEF1.6-3C (MM)
- EEF1.6-2C (MM)
- EEF1.6-3C (天井隠蔽)
- 既設配線

注記

- ・電線およびケーブルはエコ電線、エコケーブルを使用すること。
- ・PS、天井内を除き、露出配管、レースウェイやボックス等は塗装をすること。
- ・不要な照明器具、配管配線、ケーブル、器具類は撤去処分とする。
- ・ただし、既設埋設配管については撤去せず残置する。
- ・照明器具撤去後の開口部分はプランクプレート等で補修すること。

工事名	市立久里浜中学校校舎電灯改修工事			設計者資格氏名	級建築士登録第 _____ 号			課長	主査等	担当者	横須賀市 都市部 公共建築課
図面名称	各改修図、各撤去図	図番	2/2	縮尺	1:100 (A2)	作図	令和3年5月 日				