


工事場所:横須賀市根岸町3丁目10番地先

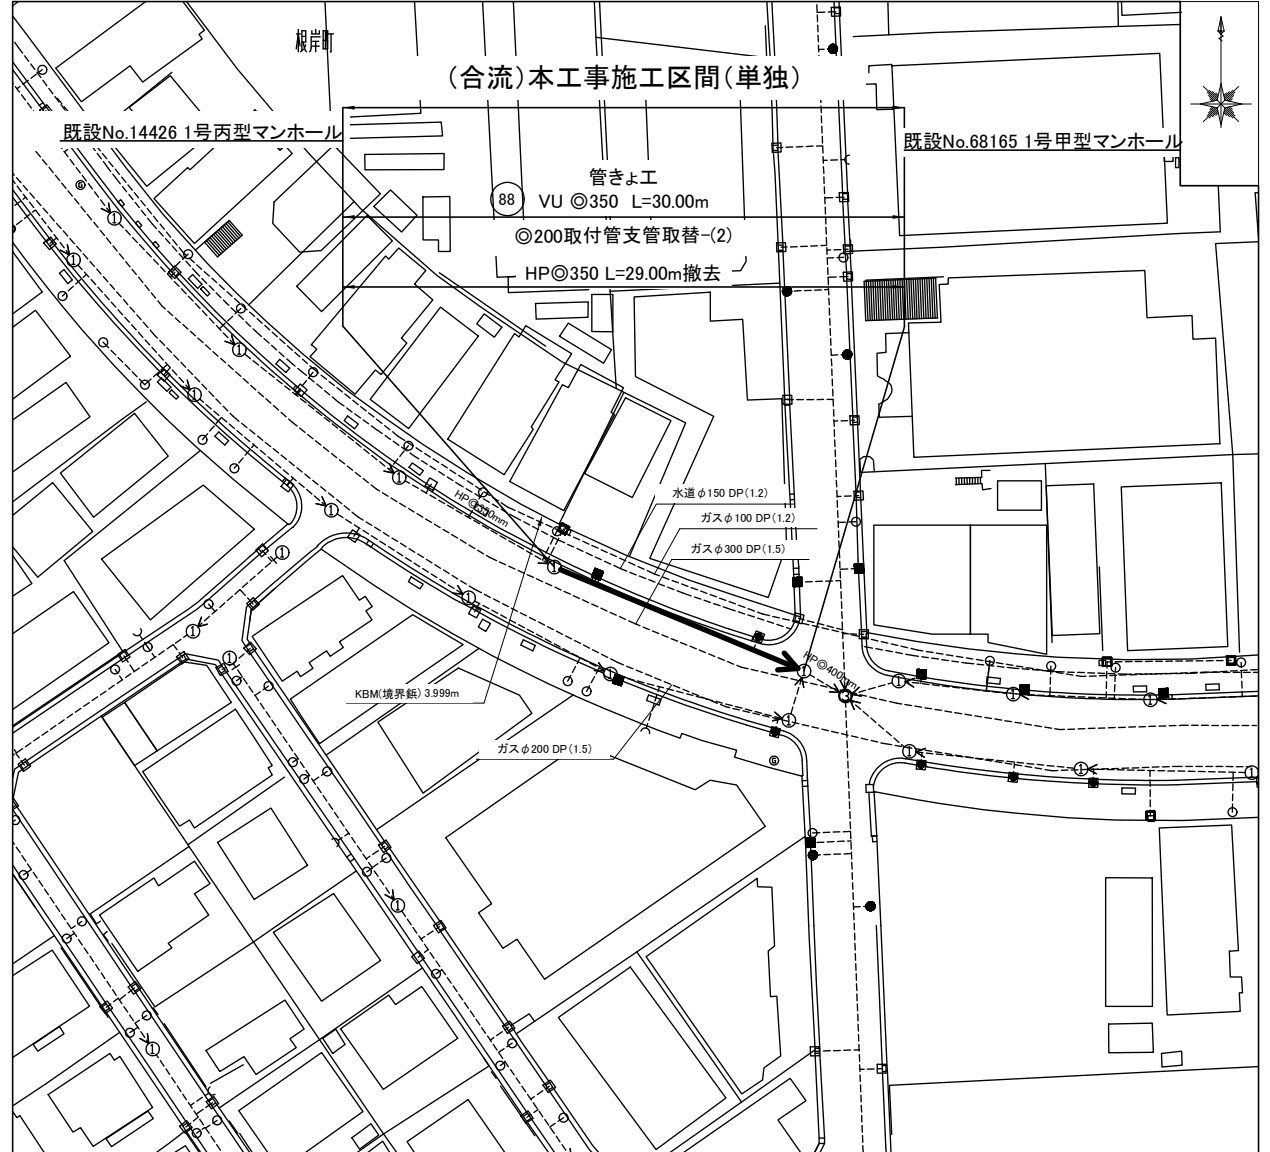


横須賀市上下水道局				
図名	3工区根岸第2排水区合流管布設工事			
種別	位置図、平面図			
縮尺	図示	図番	1	2
製年	令和 3年	6月	日	
課長	係長	担当者	設計者	

縦断面図 縦 S=1/100  
横 S=1/300

横断面図 S=1/50

No. 68165

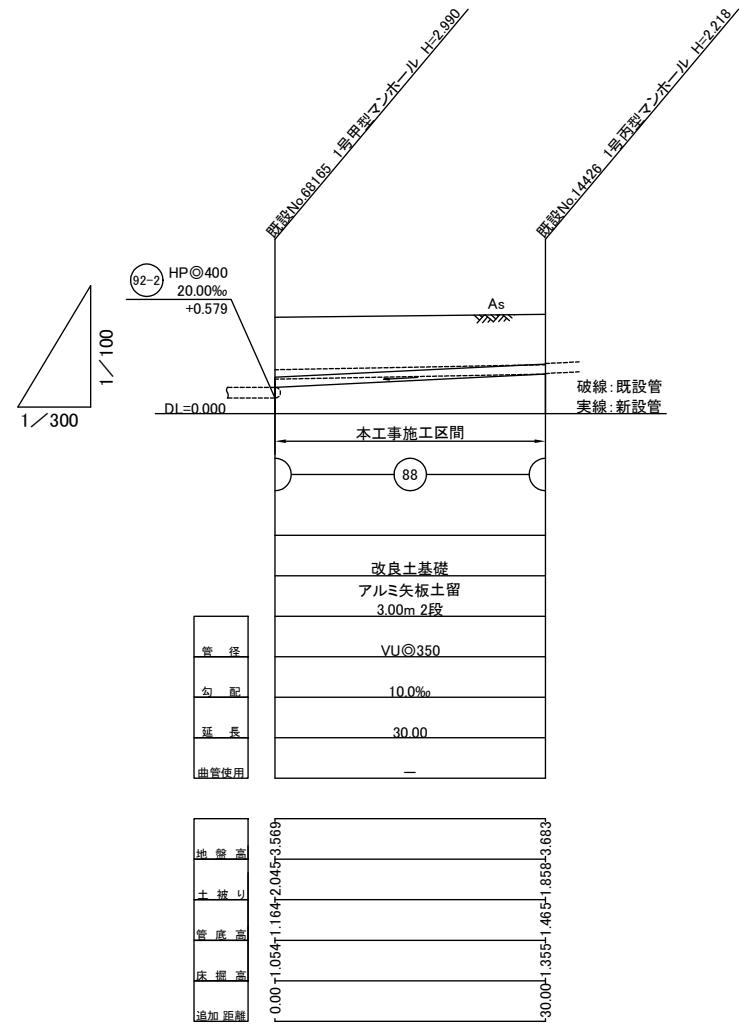


管径	VU@350
勾配	10.0‰
延長	30.00
曲管使用	-

地盤高	-0.000	3.000
土被り	1.164	1.858
管底高	1.164	1.465
床高	1.355	1.858
追加距離		

No. 14426

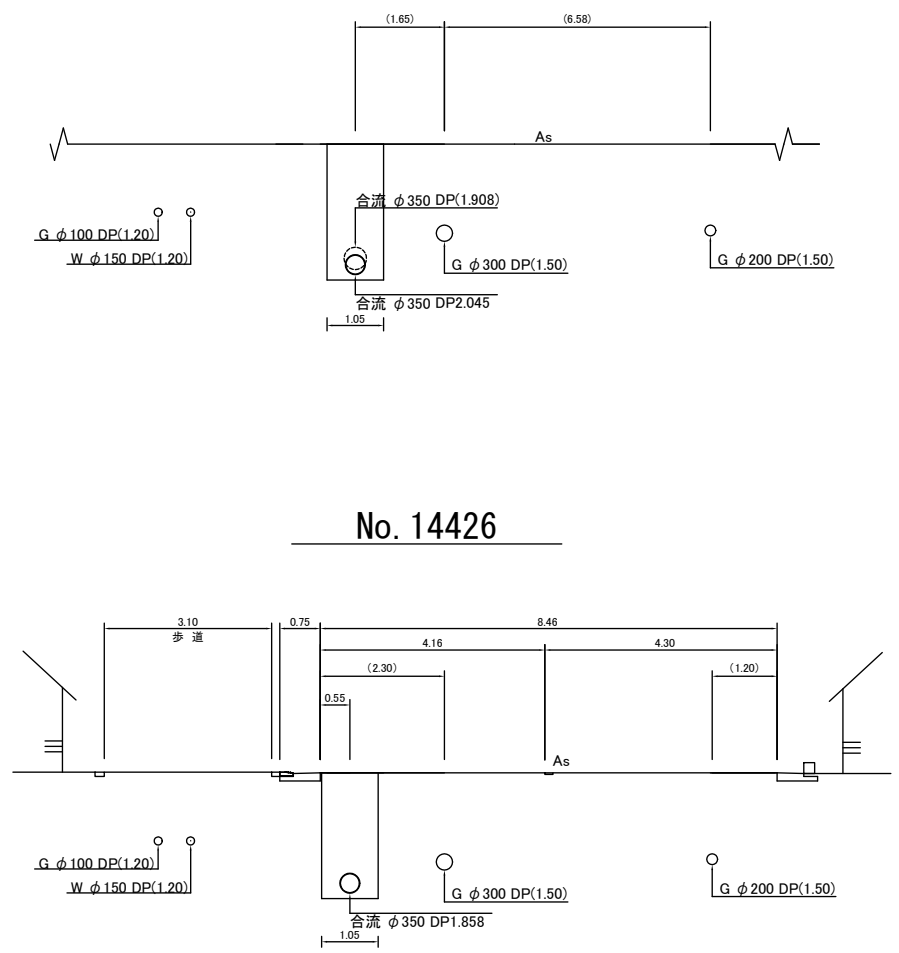

横須賀市上下水道局				
図名称	3工区根岸第2排水区合流管布設工事			
種別	縦断面図、横断面図			
縮尺	図示	図番	2/2	
製年月	令和 3 年	6 月	日	
課長	係長	担当者	設計者	