


| | | | |
|-----------|------------------|-----|--------|
| 横須賀市上下水道局 | | | |
| 図名 | 4工区舟倉排水区合流管布設替工事 | | |
| 種別 | 位置図 | | |
| 縮尺 | 図示 | 図番 | 面号 1/6 |
| 製作年 | 令和 3 年 5 月 日 | | |
| 課長 | 係長 | 担当者 | 設計者 |


工事場所:横須賀市若宮台10番地先ほか

平面図(1) S=1/600

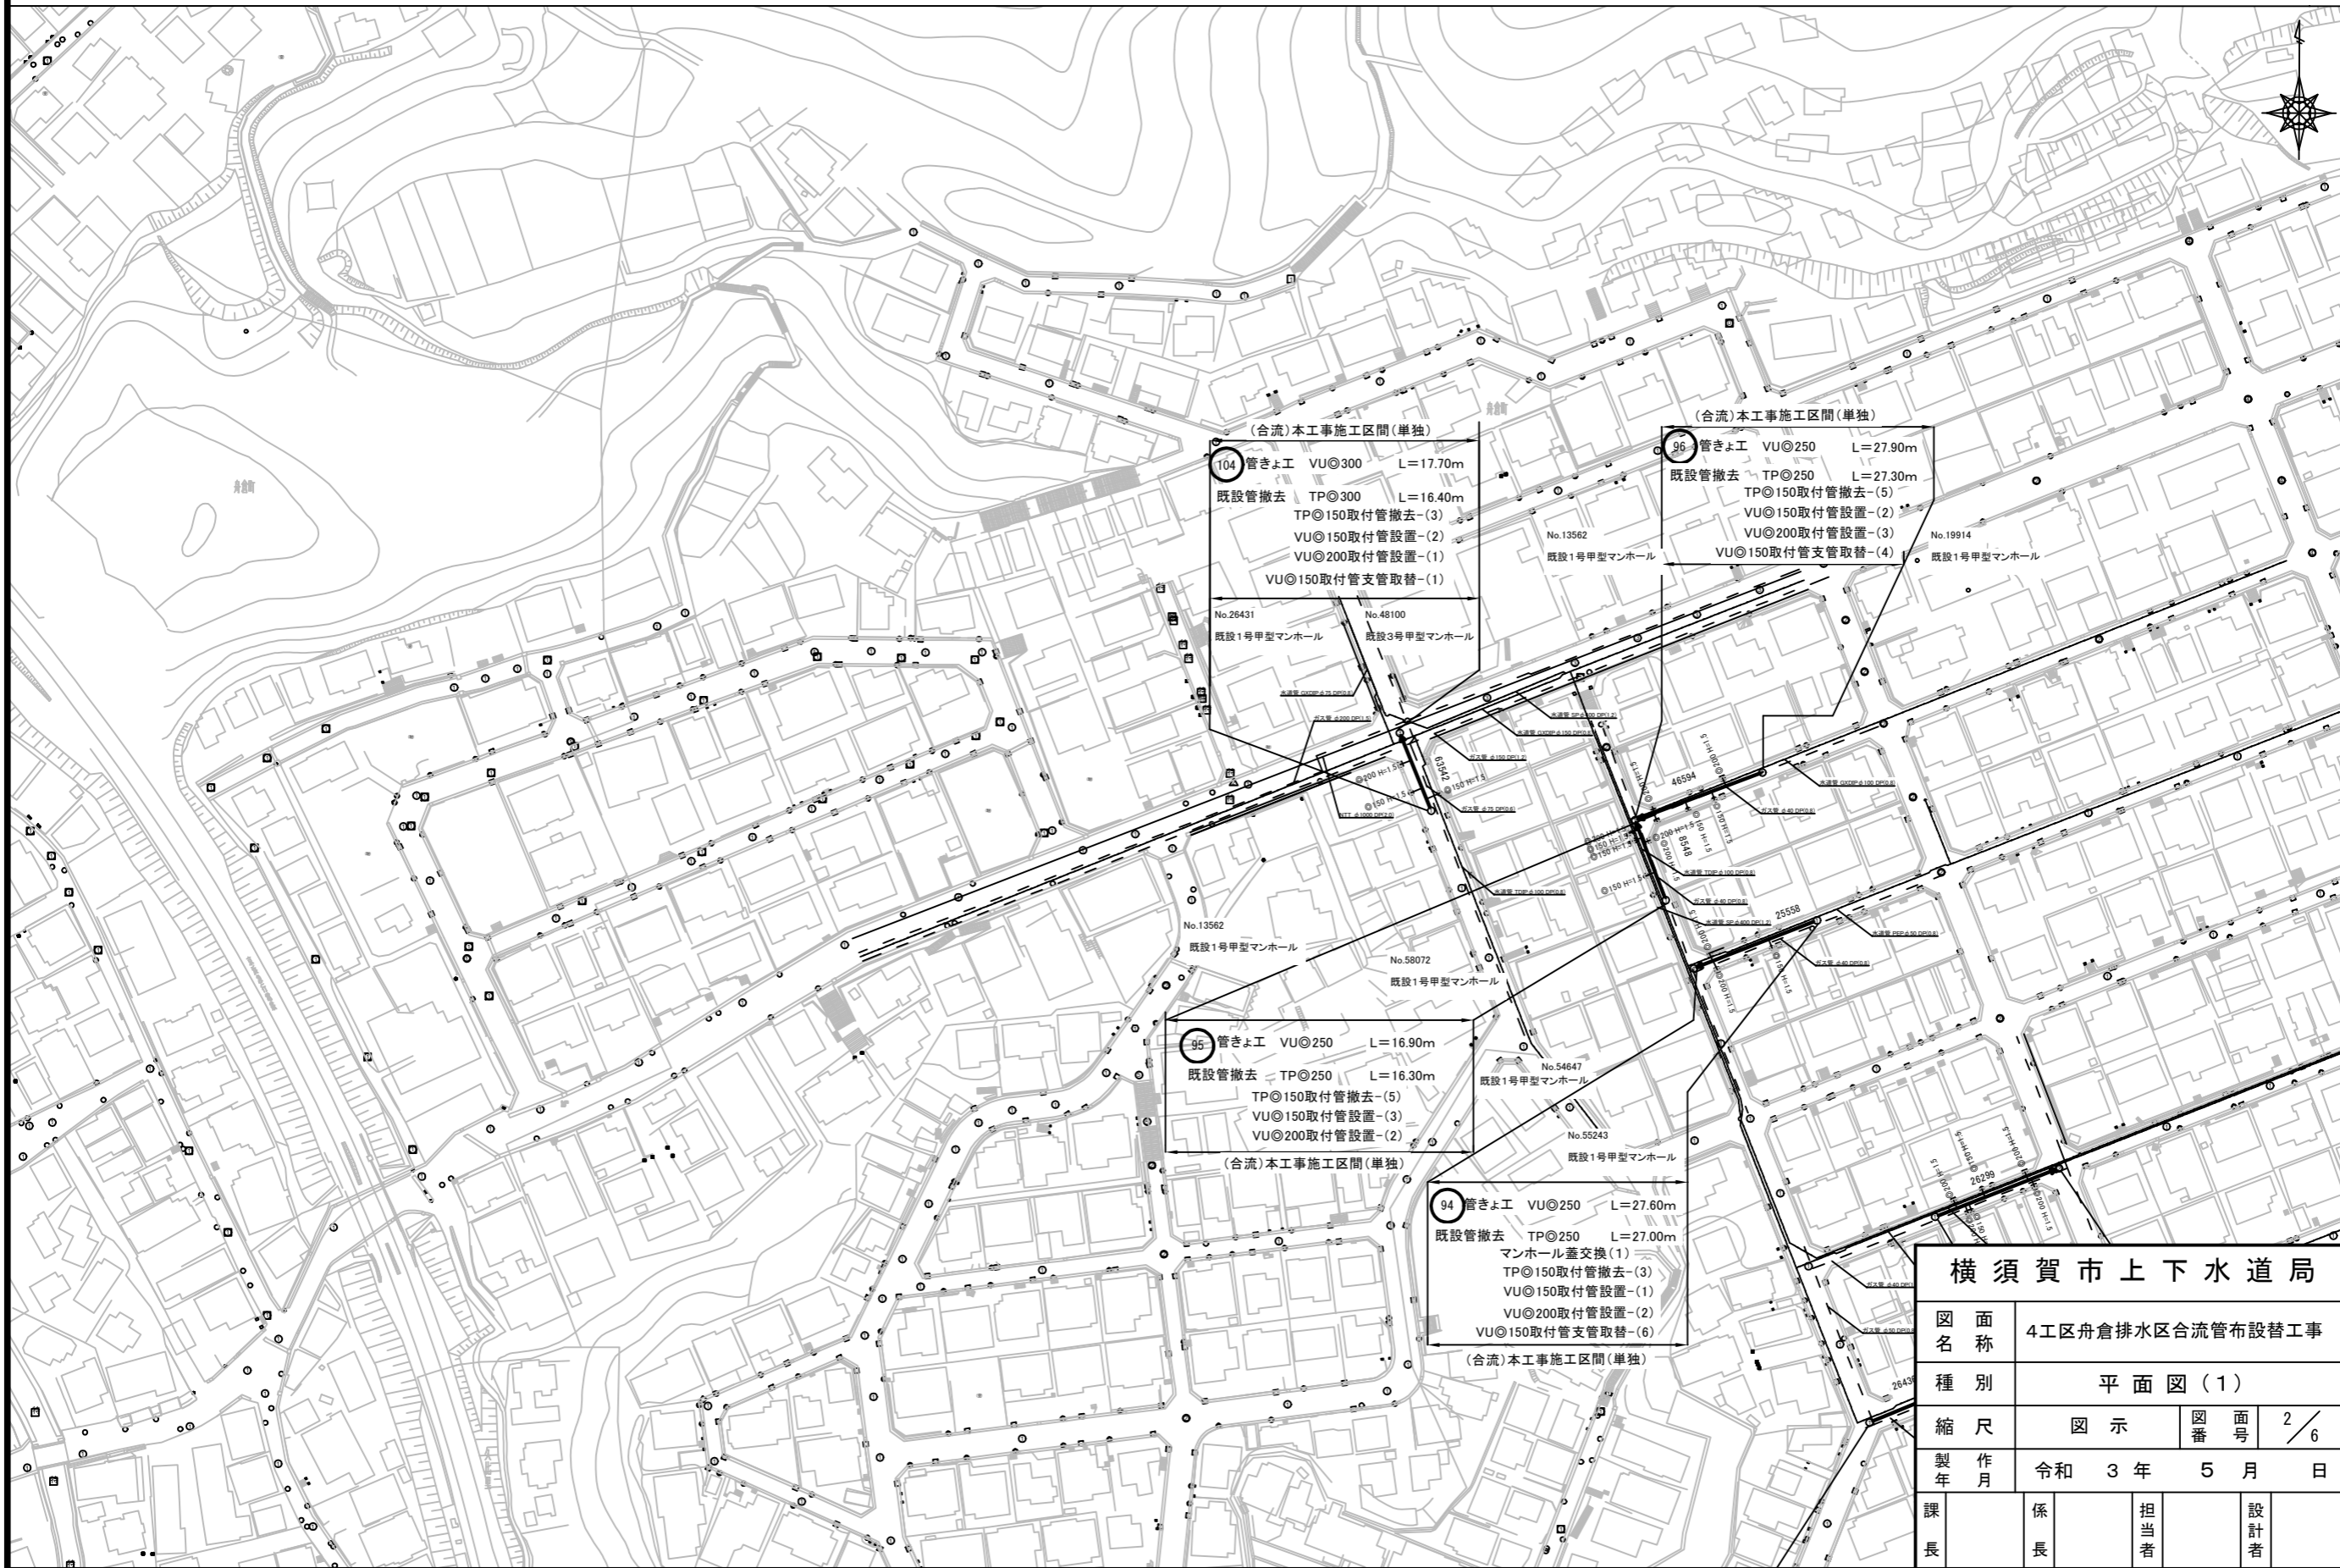


| | | | |
|-----------|------------------|-----|-----|
| 横須賀市上下水道局 | | | |
| 図名 | 4工区舟倉排水区合流管布設替工事 | | |
| 種別 | 平面図(1) | | |
| 縮尺 | 図示 | 図番 | 2/6 |
| 製年月 | 令和3年5月 日 | | |
| 課長 | 係長 | 担当者 | 設計者 |

平面図(2) S=1/600

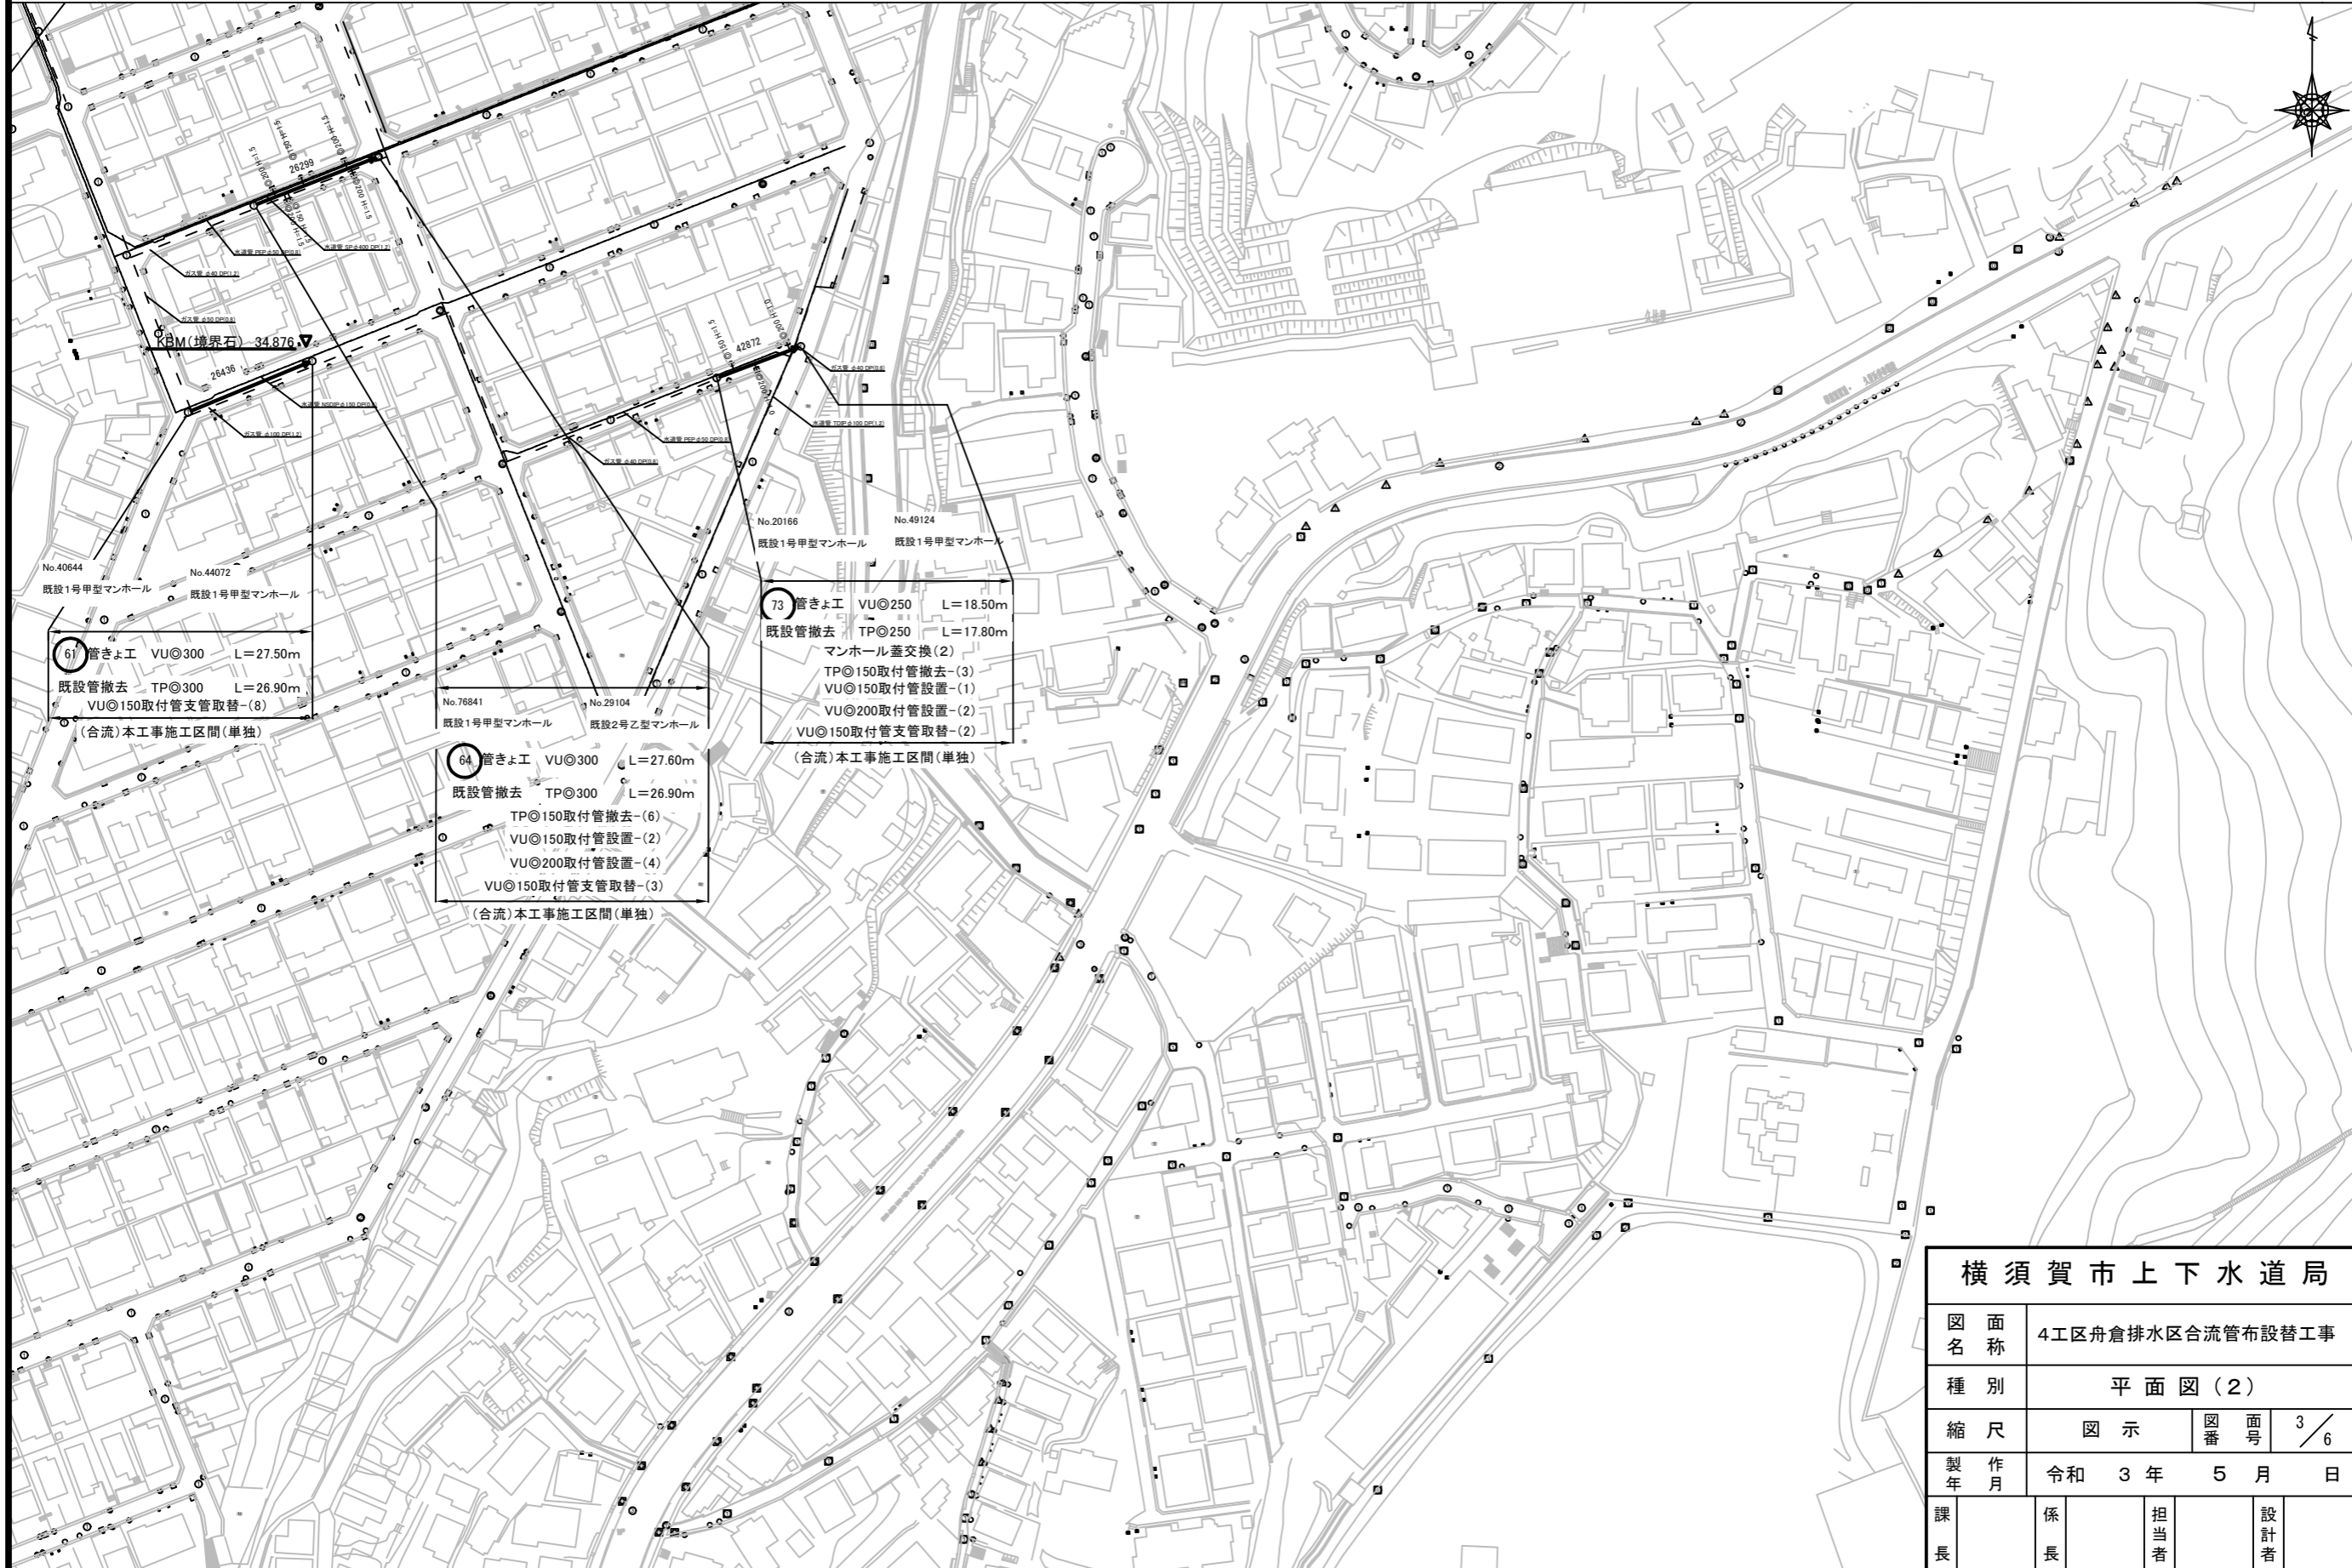


| | | | |
|-----------|------------------|-----|-----|
| 横須賀市上下水道局 | | | |
| 図名 | 4工区舟倉排水区合流管布設替工事 | | |
| 種別 | 平面図(2) | | |
| 縮尺 | 図示 | 図番 | 3/6 |
| 製作年月 | 令和 3 年 5 月 日 | | |
| 課長 | 係長 | 担当者 | 設計者 |

縦断面図(1) 縦横 S=1/100
S=1/300

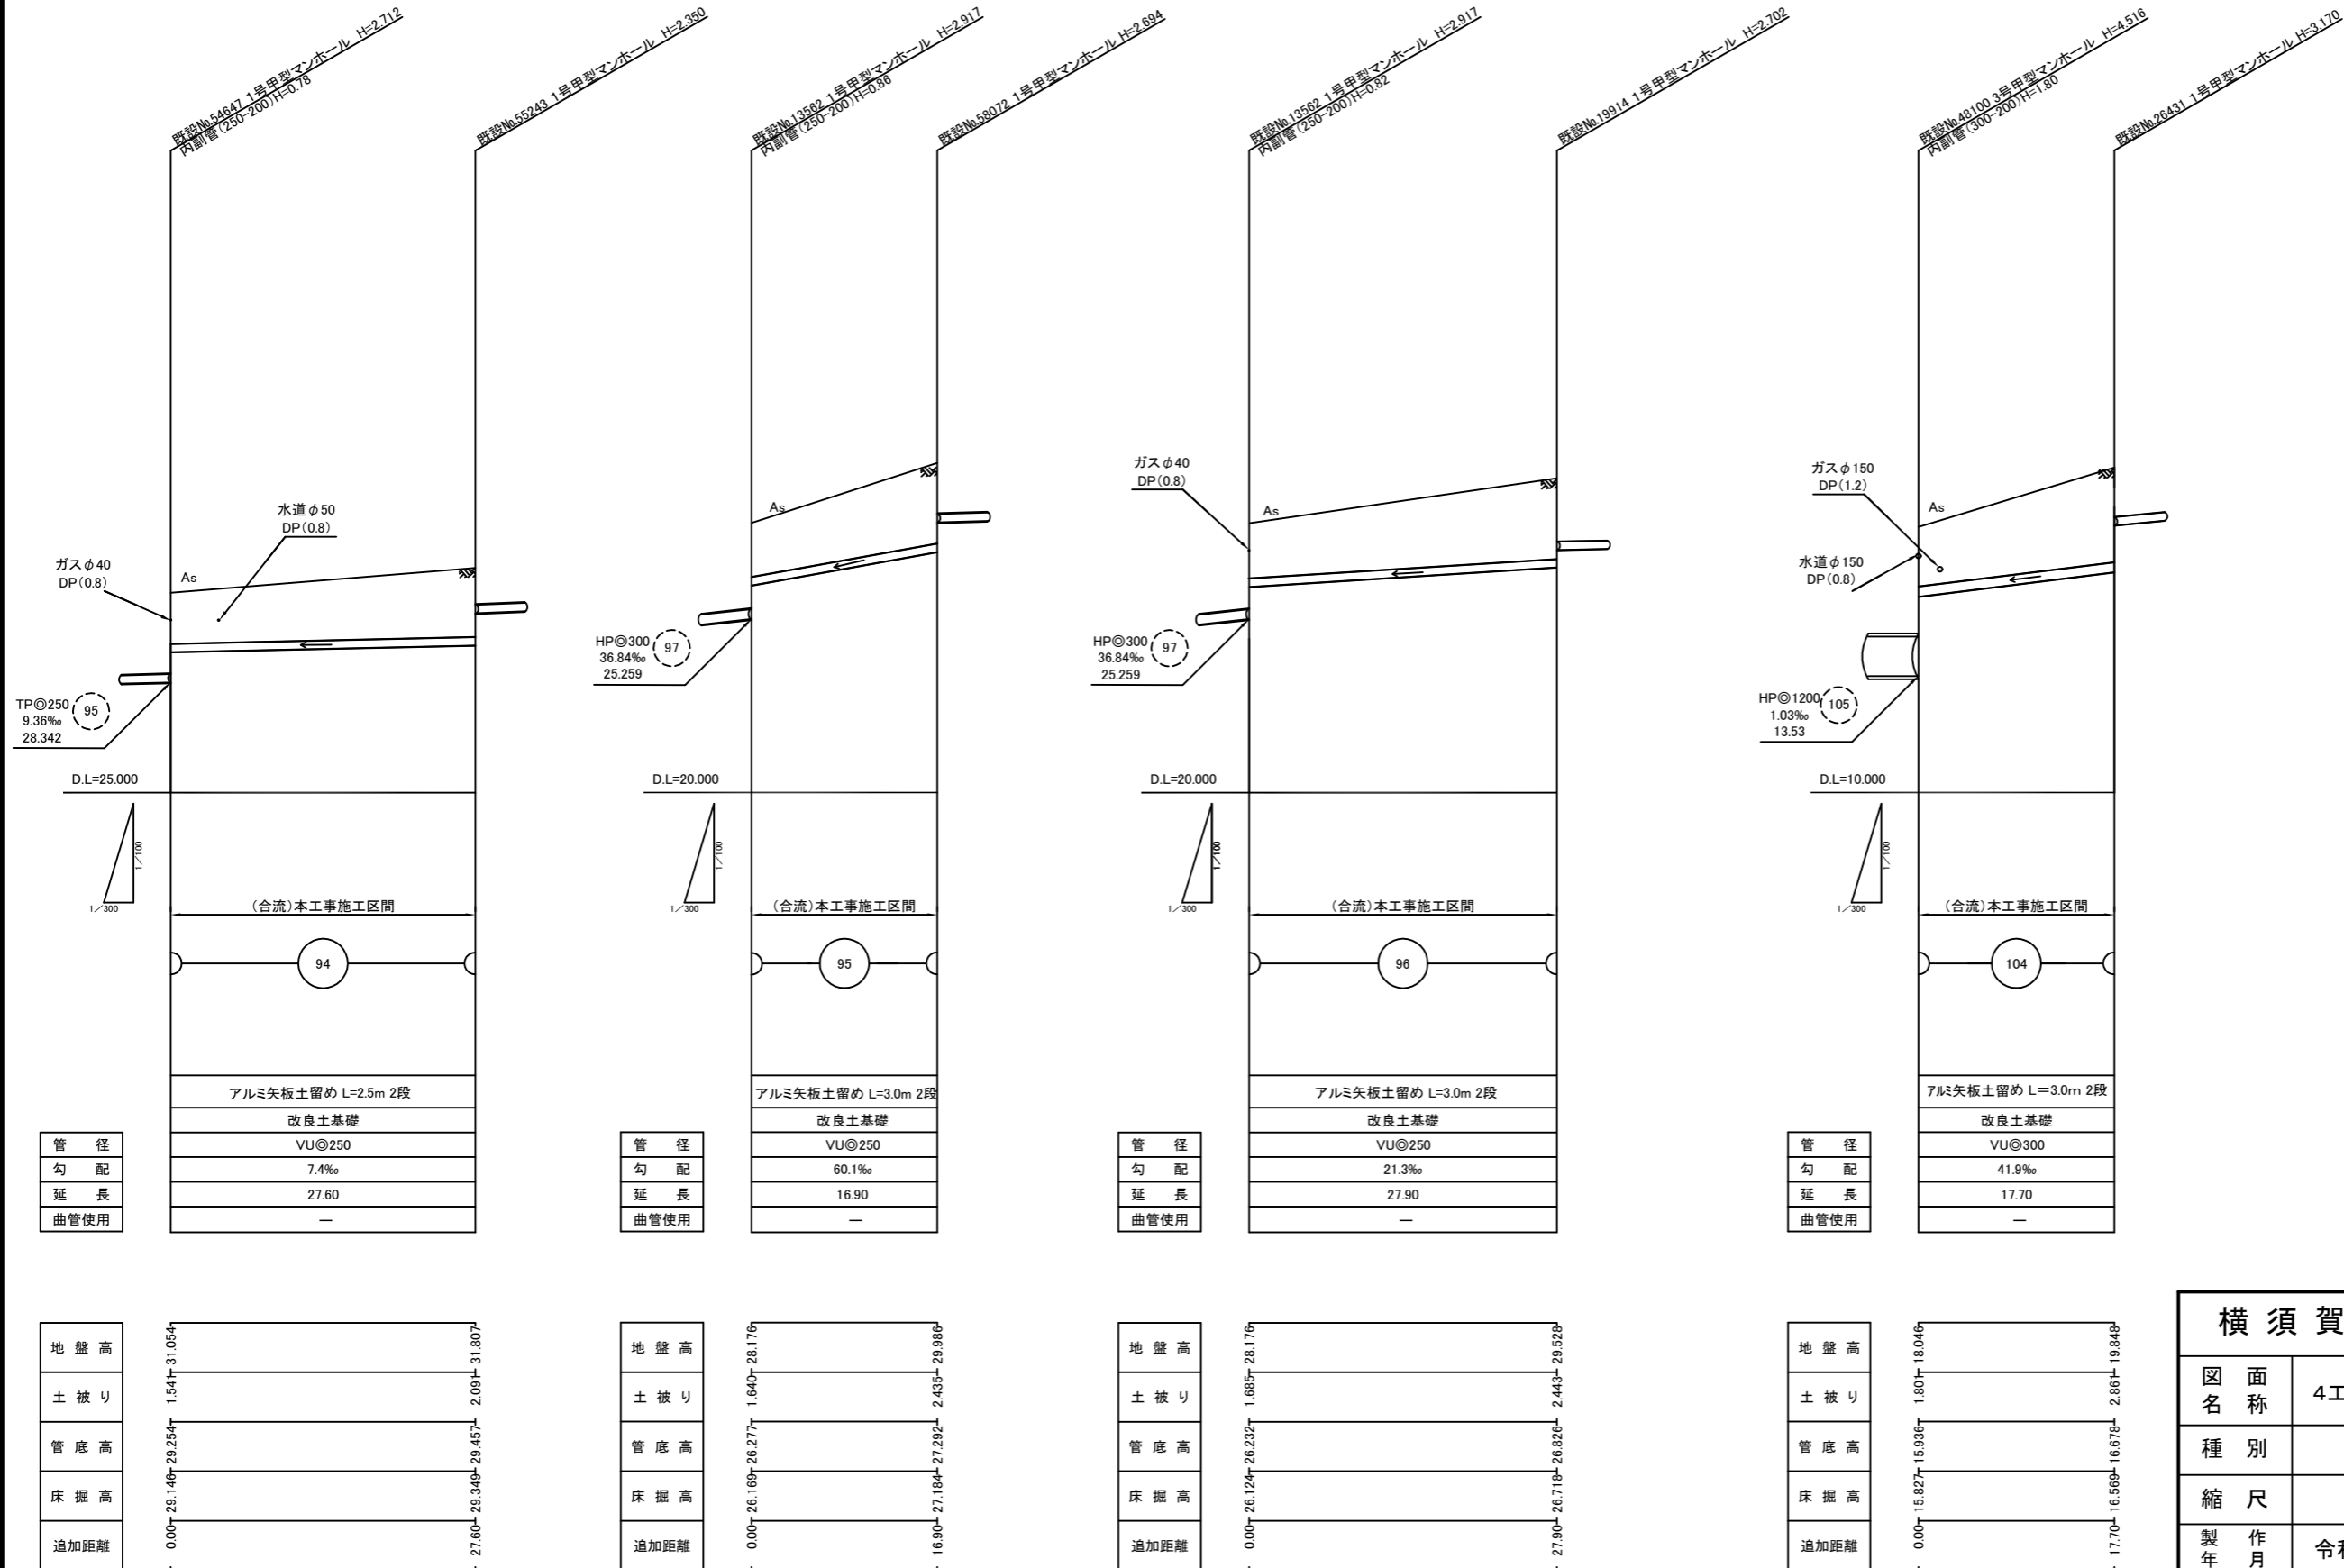


| | | | | |
|-----------|------------------|-----|-----|-----|
| 横須賀市上下水道局 | | | | |
| 図面名称 | 4工区舟倉排水区合流管布設替工事 | | | |
| 種別 | 縦断面図(1) | | | |
| 縮尺 | 図示 | 図番 | 面号 | 4/6 |
| 製作年 | 令和3年5月 日 | | | |
| 課長 | 係長 | 担当者 | 設計者 | |


縦断面図(2) 縦 S=1/100
横 S=1/300

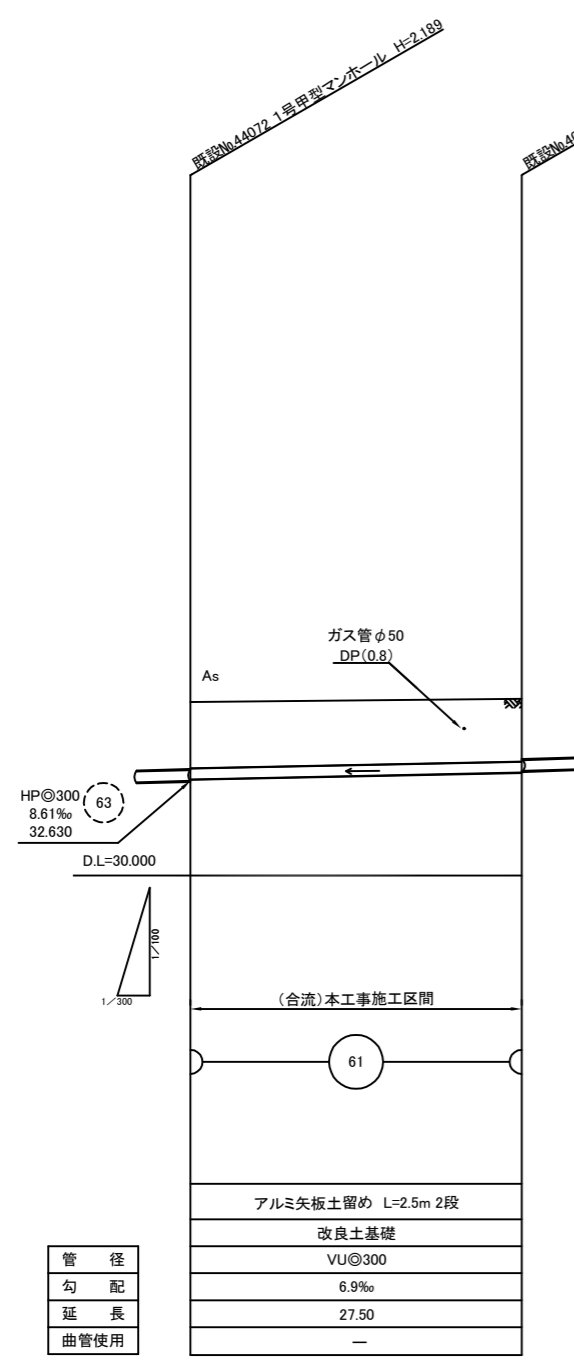

| | | | | | | |
|------|------|--------|--------|-------|--------|--------|
| 地盤高 | 0.00 | 32.562 | 32.671 | 1.839 | 34.819 | |
| 土被り | | | | | 1.743 | 34.912 |
| 管底高 | | | | | | 32.860 |
| 床掘高 | | | | | | 32.75 |
| 追加距離 | | | | | | 27.50 |

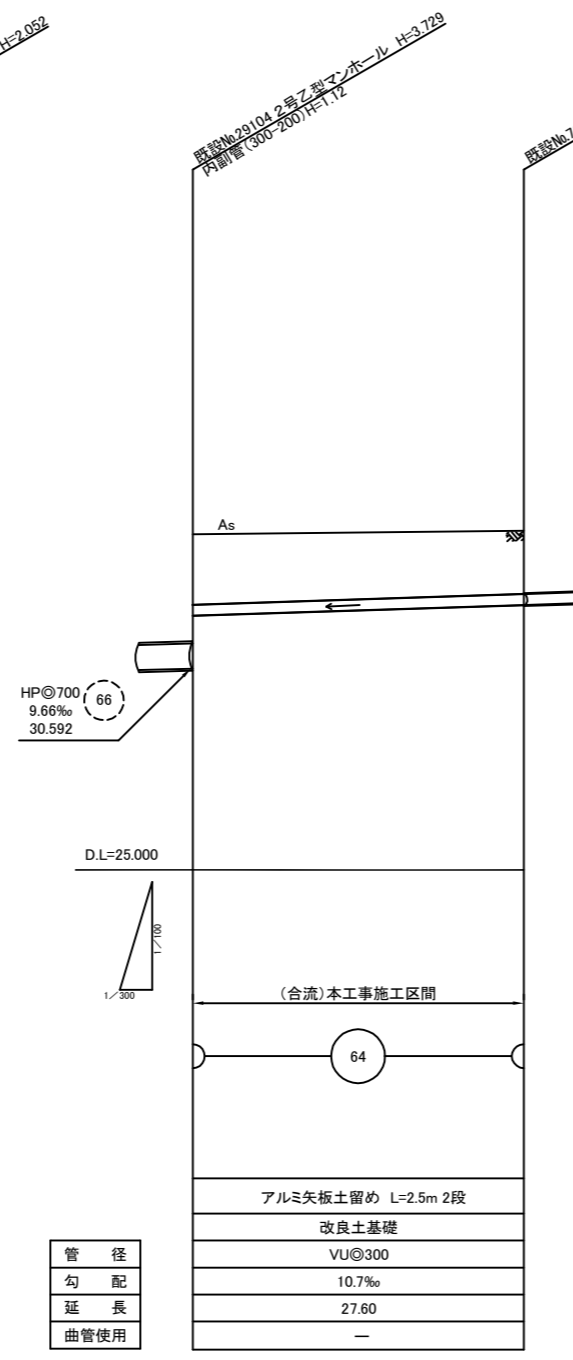















| | | | | | | |
|------|------|--------|--------|-------|--------|--------|
| 地盤高 | 0.00 | 31.953 | 32.062 | 1.950 | 34.321 | |
| 土被り | | | | | 1.758 | 34.424 |
| 管底高 | | | | | | 32.357 |
| 床掘高 | | | | | | 32.248 |
| 追加距離 | | | | | | 27.60 |

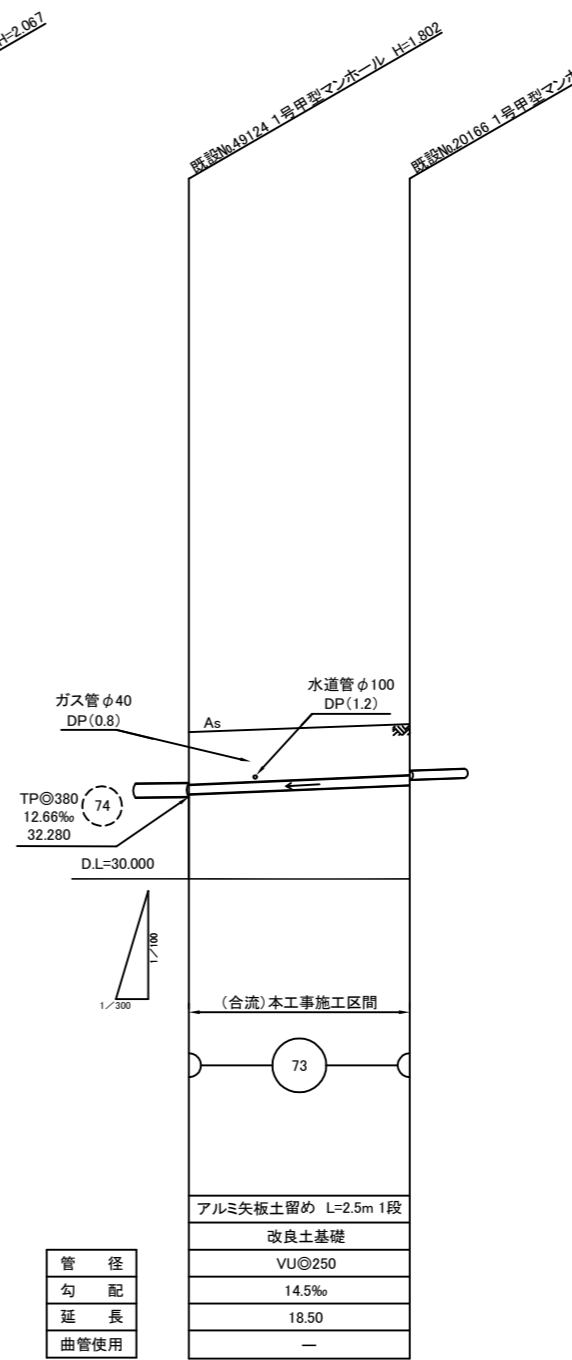

| | | | | | | |
|------|------|--------|--------|-------|--------|--------|
| 地盤高 | 0.00 | 32.246 | 32.354 | 1.469 | 34.083 | |
| 土被り | | | | | 1.415 | 34.297 |
| 管底高 | | | | | | 32.623 |
| 床掘高 | | | | | | 32.515 |
| 追加距離 | | | | | | 18.50 |

| | | | | |
|-----------|------------------|-----|-----|-----|
| 横須賀市上下水道局 | | | | |
| 図面名称 | 4工区舟倉排水区合流管布設替工事 | | | |
| 種別 | 縦断面図(2) | | | |
| 縮尺 | 図示 | 図番 | 面号 | 5/6 |
| 製作年 | 令和 3 年 5 月 日 | | | |
| 課長 | 係長 | 担当者 | 設計者 | |

横断面図 S=1/100

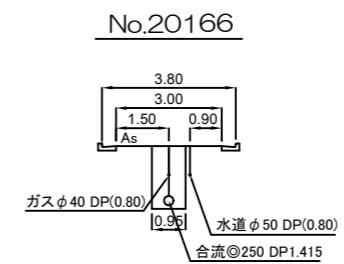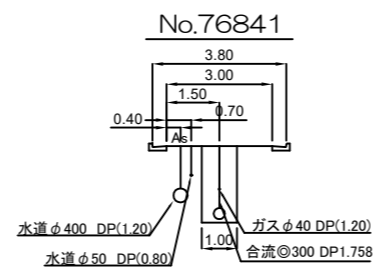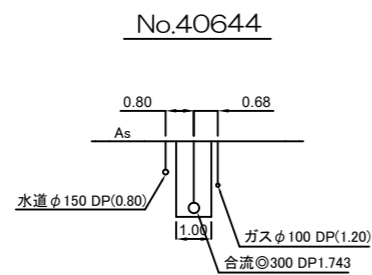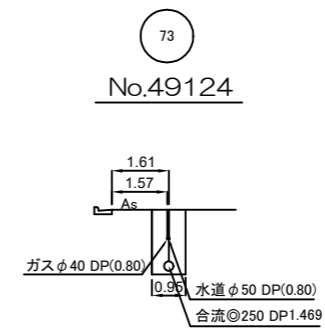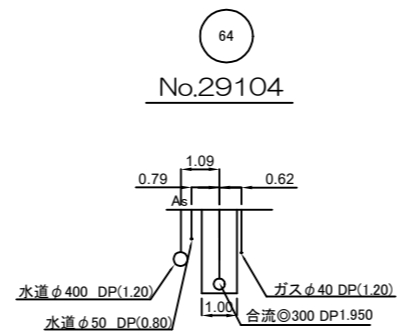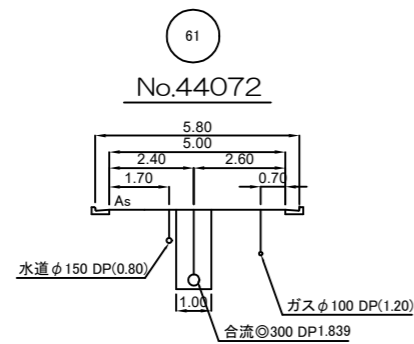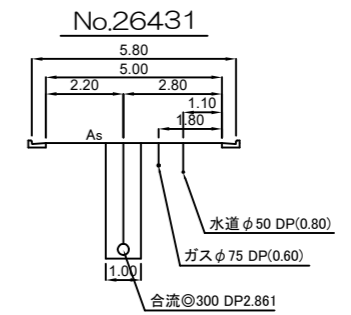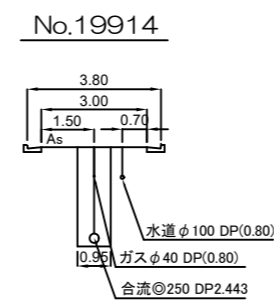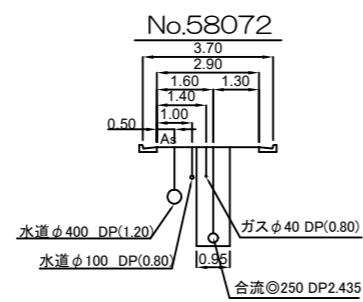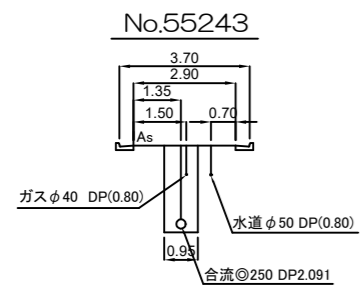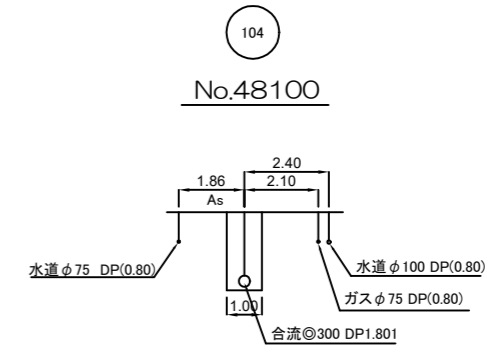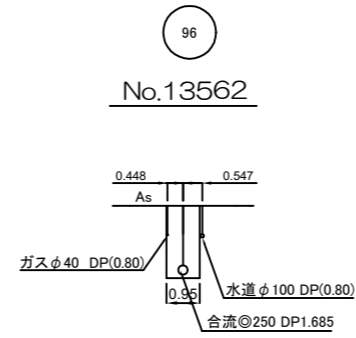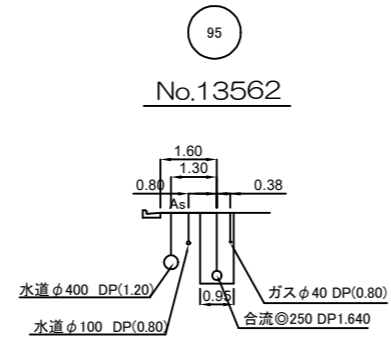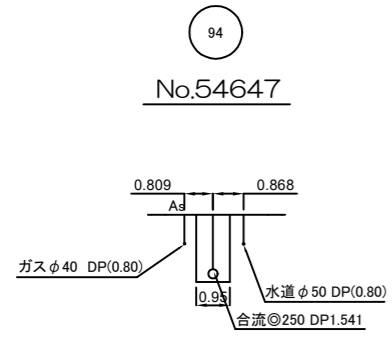

横須賀市上下水道局

| | | | |
|------|------------------|-----|--------|
| 図面名称 | 4工区舟倉排水区合流管布設替工事 | | |
| 種別 | 横断面図 | | |
| 縮尺 | 図示 | 図番 | 面号 6/6 |
| 製作年 | 令和 3 年 | 5 月 | 日 |
| 課長 | 係長 | 担当者 | 設計者 |