

# 位置図

S=1:2500




横須賀市上下水道局			
図名	面称	7工区久里浜第2地区管路施設耐震化工事	
種別	位置図		
縮尺	図示	図番	面号
製作年	令和3年12月	1	3
課長	係長	担当者	設計者

工事場所：横須賀市久里浜7丁目4番地先

# 平面図

S=1:600


(汚水) 本工事施工区間 (補助)

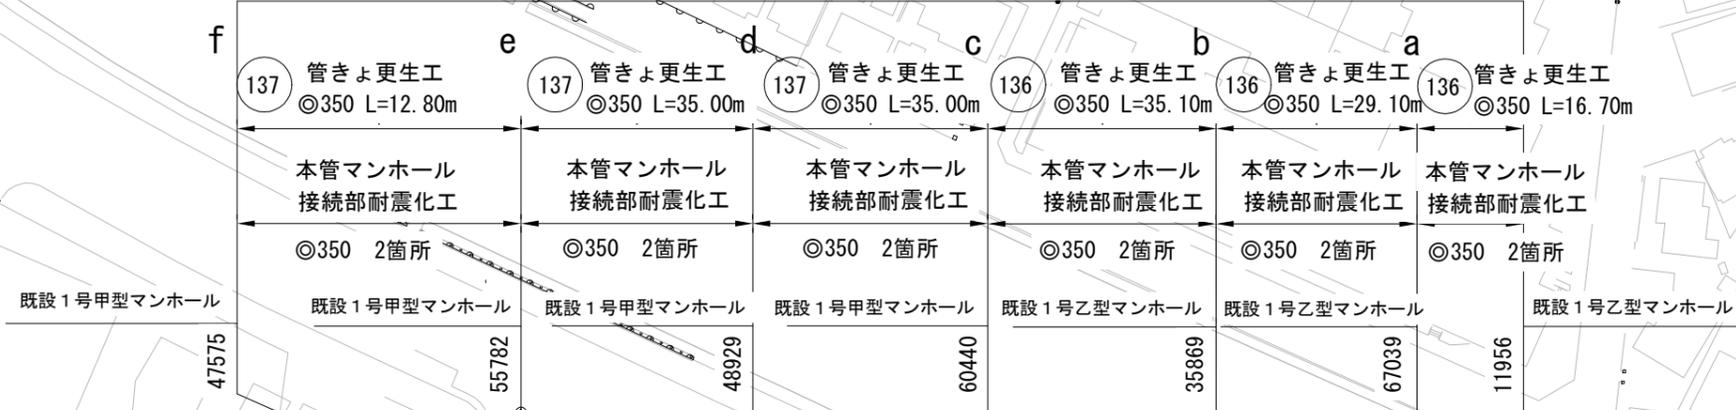


横須賀市上下水道局				
図名	面称	7工区久里浜第2地区管路施設耐震化工事		
種別	平面図			
縮尺	図示	図番	面号	2 / 3
製年	作月	令和3年12月 日		
課長	係長	担当者	設計者	

## 数量表


記号	管渠 管理番号	上流MH 管理番号	下流MH 管理番号	補単区分	施工区分	管径 (mm)	管種	MH間 延長 (m)	更生管 延長 (m)	更生管材 延長 (参考) (m)	上流土被り (m)	下流土被り (m)	軸荷重	更生構造	穿孔工 (箇所)	前処理工					マンホール接続部 耐震化工(参考)		備考
																(補助)	(単独)				上流 (箇所)	下流 (箇所)	
																止水 (箇所)	突出 (箇所)	モルタル除去 (箇所)	木根 (箇所)				
a	54752	11956	67039	補助	昼間	350	HP(ヒューム管)	16.70	15.80	16.70	1.56	1.61	T-25	自立管	1	0	0	0	0	タイプII	タイプII		
b	48991	67039	35869	補助	昼間	350	HP(ヒューム管)	29.10	28.20	29.10	1.63	1.73	T-25	自立管	3	0	0	0	0	タイプII	タイプII		
c	67388	35869	60440	補助	昼間	350	HP(ヒューム管)	35.10	34.20	35.10	1.74	1.80	T-25	自立管	3	0	0	0	0	タイプII	タイプII		
d	74540	60440	48929	補助	昼間	350	HP(ヒューム管)	35.00	34.10	35.00	1.83	1.92	T-25	自立管	1	0	0	0	0	タイプII	タイプII		
e	28660	48929	55782	補助	昼間	350	HP(ヒューム管)	35.00	34.10	35.00	1.95	2.10	T-25	自立管	0	0	0	0	0	タイプII	タイプII		
f	44627	55782	47575	補助	昼間	350	HP(ヒューム管)	12.80	11.90	12.80	2.14	2.07	T-25	自立管	0	0	0	0	0	タイプII	タイプII		

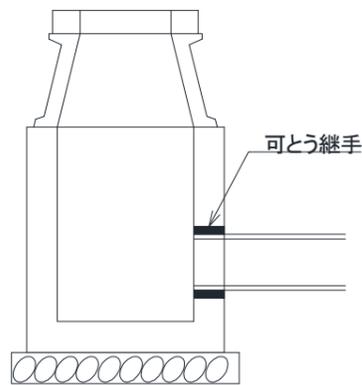

タイプ I

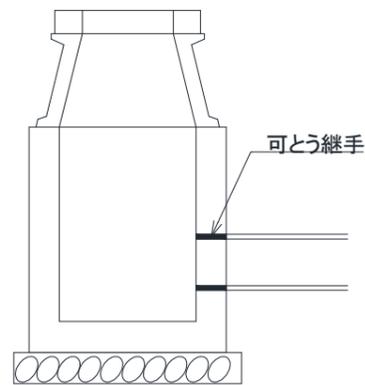

タイプ II

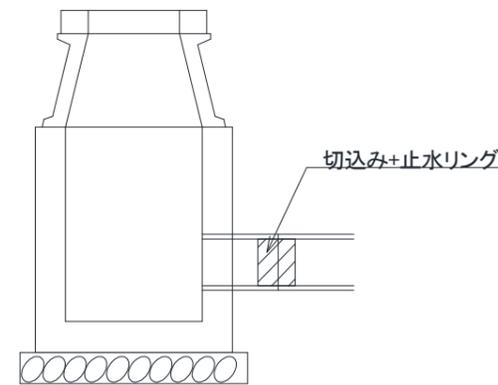

タイプ III

横須賀市上下水道局				
図名	面称	7工区久里浜第2地区管路施設耐震化工事		
種別	数量表			
縮尺	NO SCALE	図番	面号	3/3
製年	作月	令和3年12月 日		
課長	係長	担当者	設計者	