


案内図


凡例

記号	名称	施工箇所	材料	保温防食塗装	備考
—X—	消火配管	屋外露出	消火用硬質塩化ビニル外面被覆鋼管	-	撤去管はSGP-白(ｸﾞﾗｽｰﾙ+SUSﾌｯｷﾝｸﾞ)
		埋設	消火用硬質塩化ビニル外面被覆鋼管	管廻り100mm山砂で防護	ﾌﾞﾗｽｰﾙ舗装部は埋設深さ管上600mm 撤去管はSGP-白

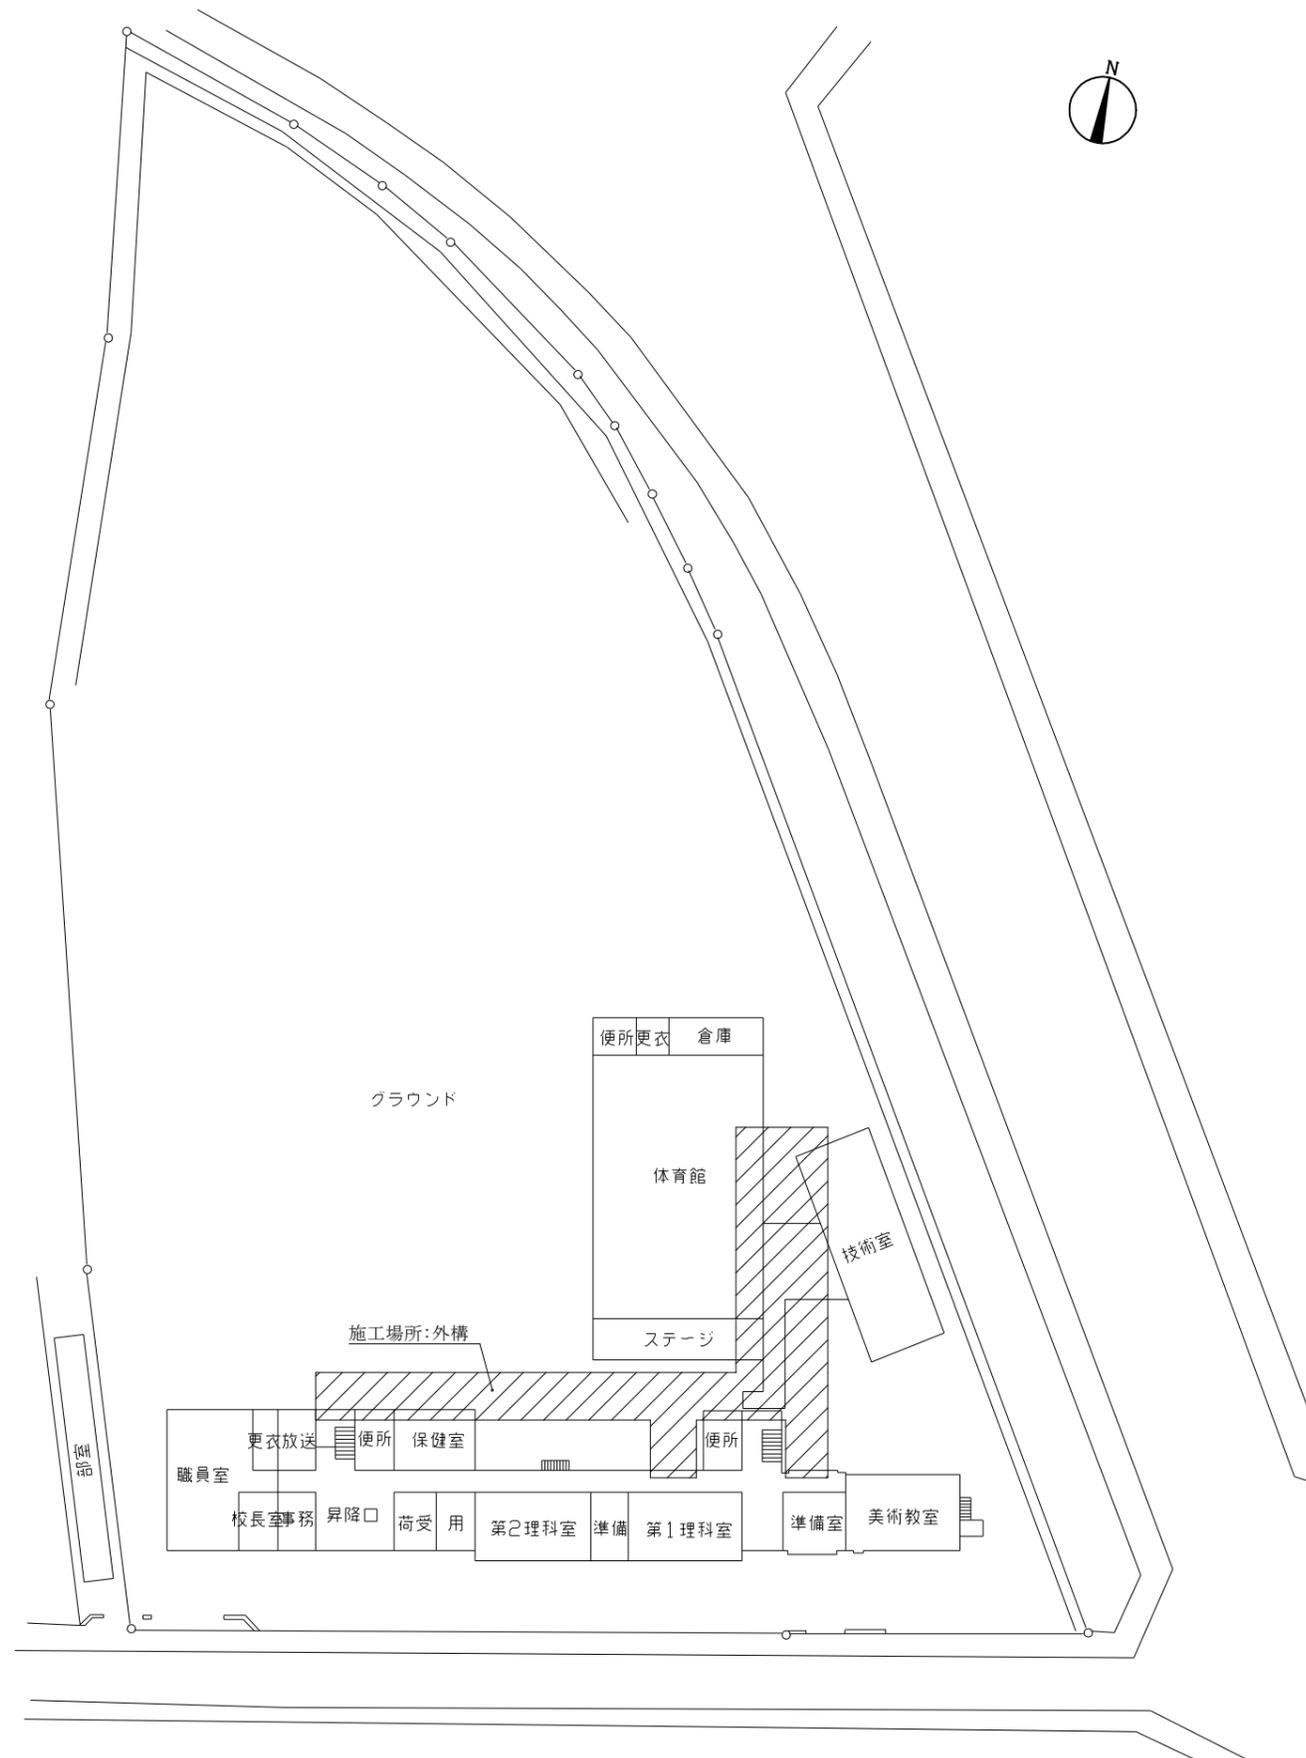

配置図 1:600

工事名	市立常葉中学校屋内消火配管改修工事			設計者資格氏名	級建築士登録第 号			課長	主査等	担当者	横須賀市 都市部 公共建築課
図面名称	案内図,配置図,凡例	図番	1/2	縮尺	1:600 (A2)	作図	令和4年1月 日				

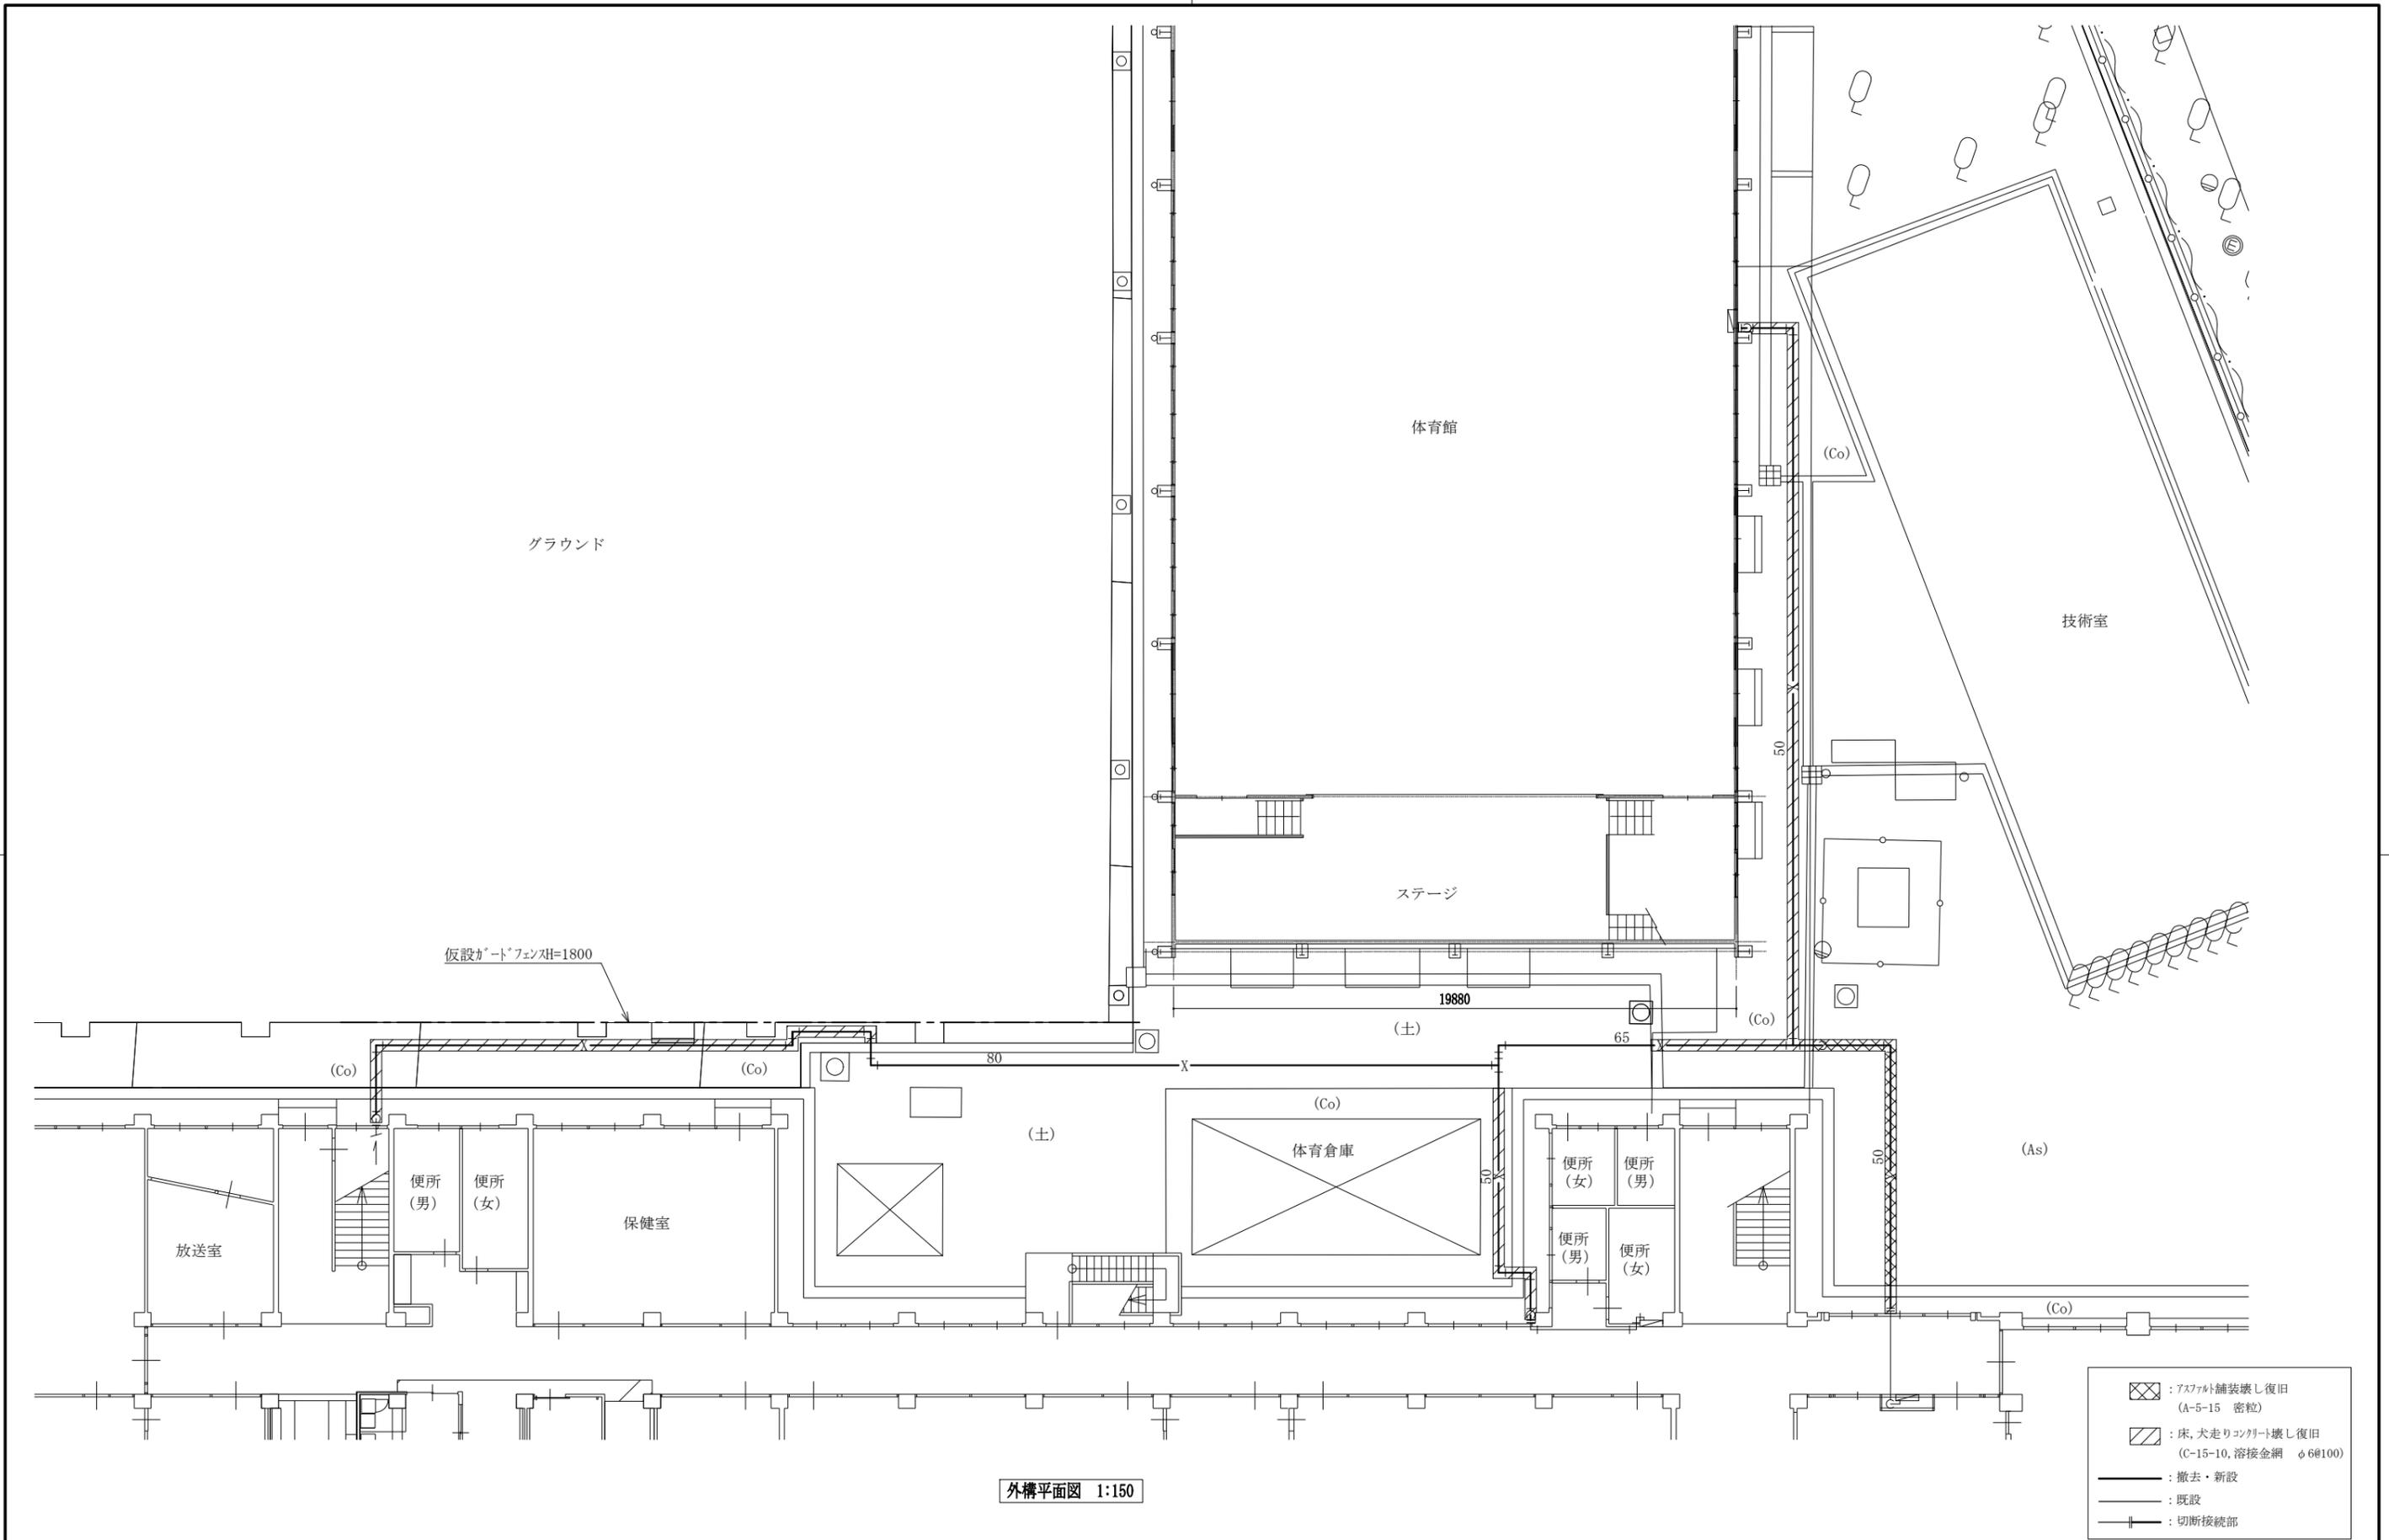

※残土搬出の為、地質分析試験要(溶出試験28項目)

工事名	市立常葉中学校屋内消火配管改修工事		設計者資格氏名	級建築士登録第 _____ 号			課長	主査等	担当者	横須賀市 都市部 公共建築課
図面名称	外構平面図	図番	2/2	縮尺	1:150 (A2)	作図	令和4年1月 日			