



位置図 S=1/2500

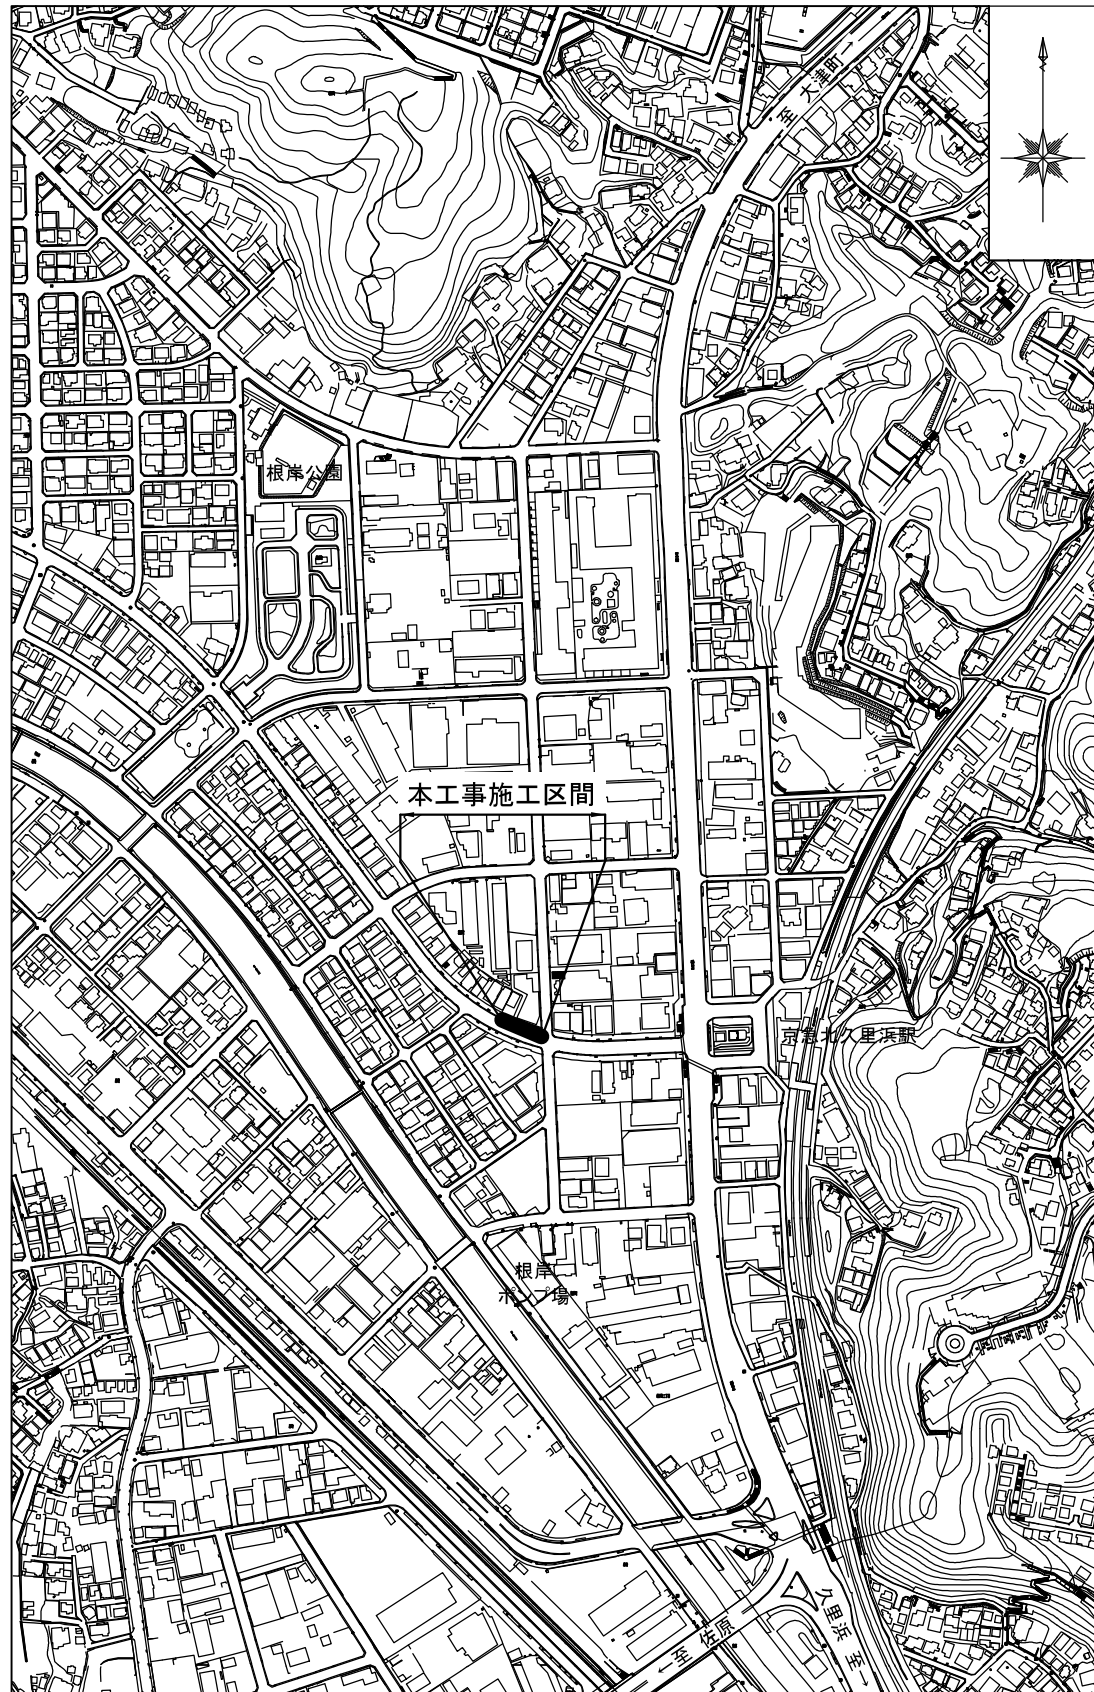


工事場所: 横須賀市根岸町3丁目10番地先

平面図 S=1/300

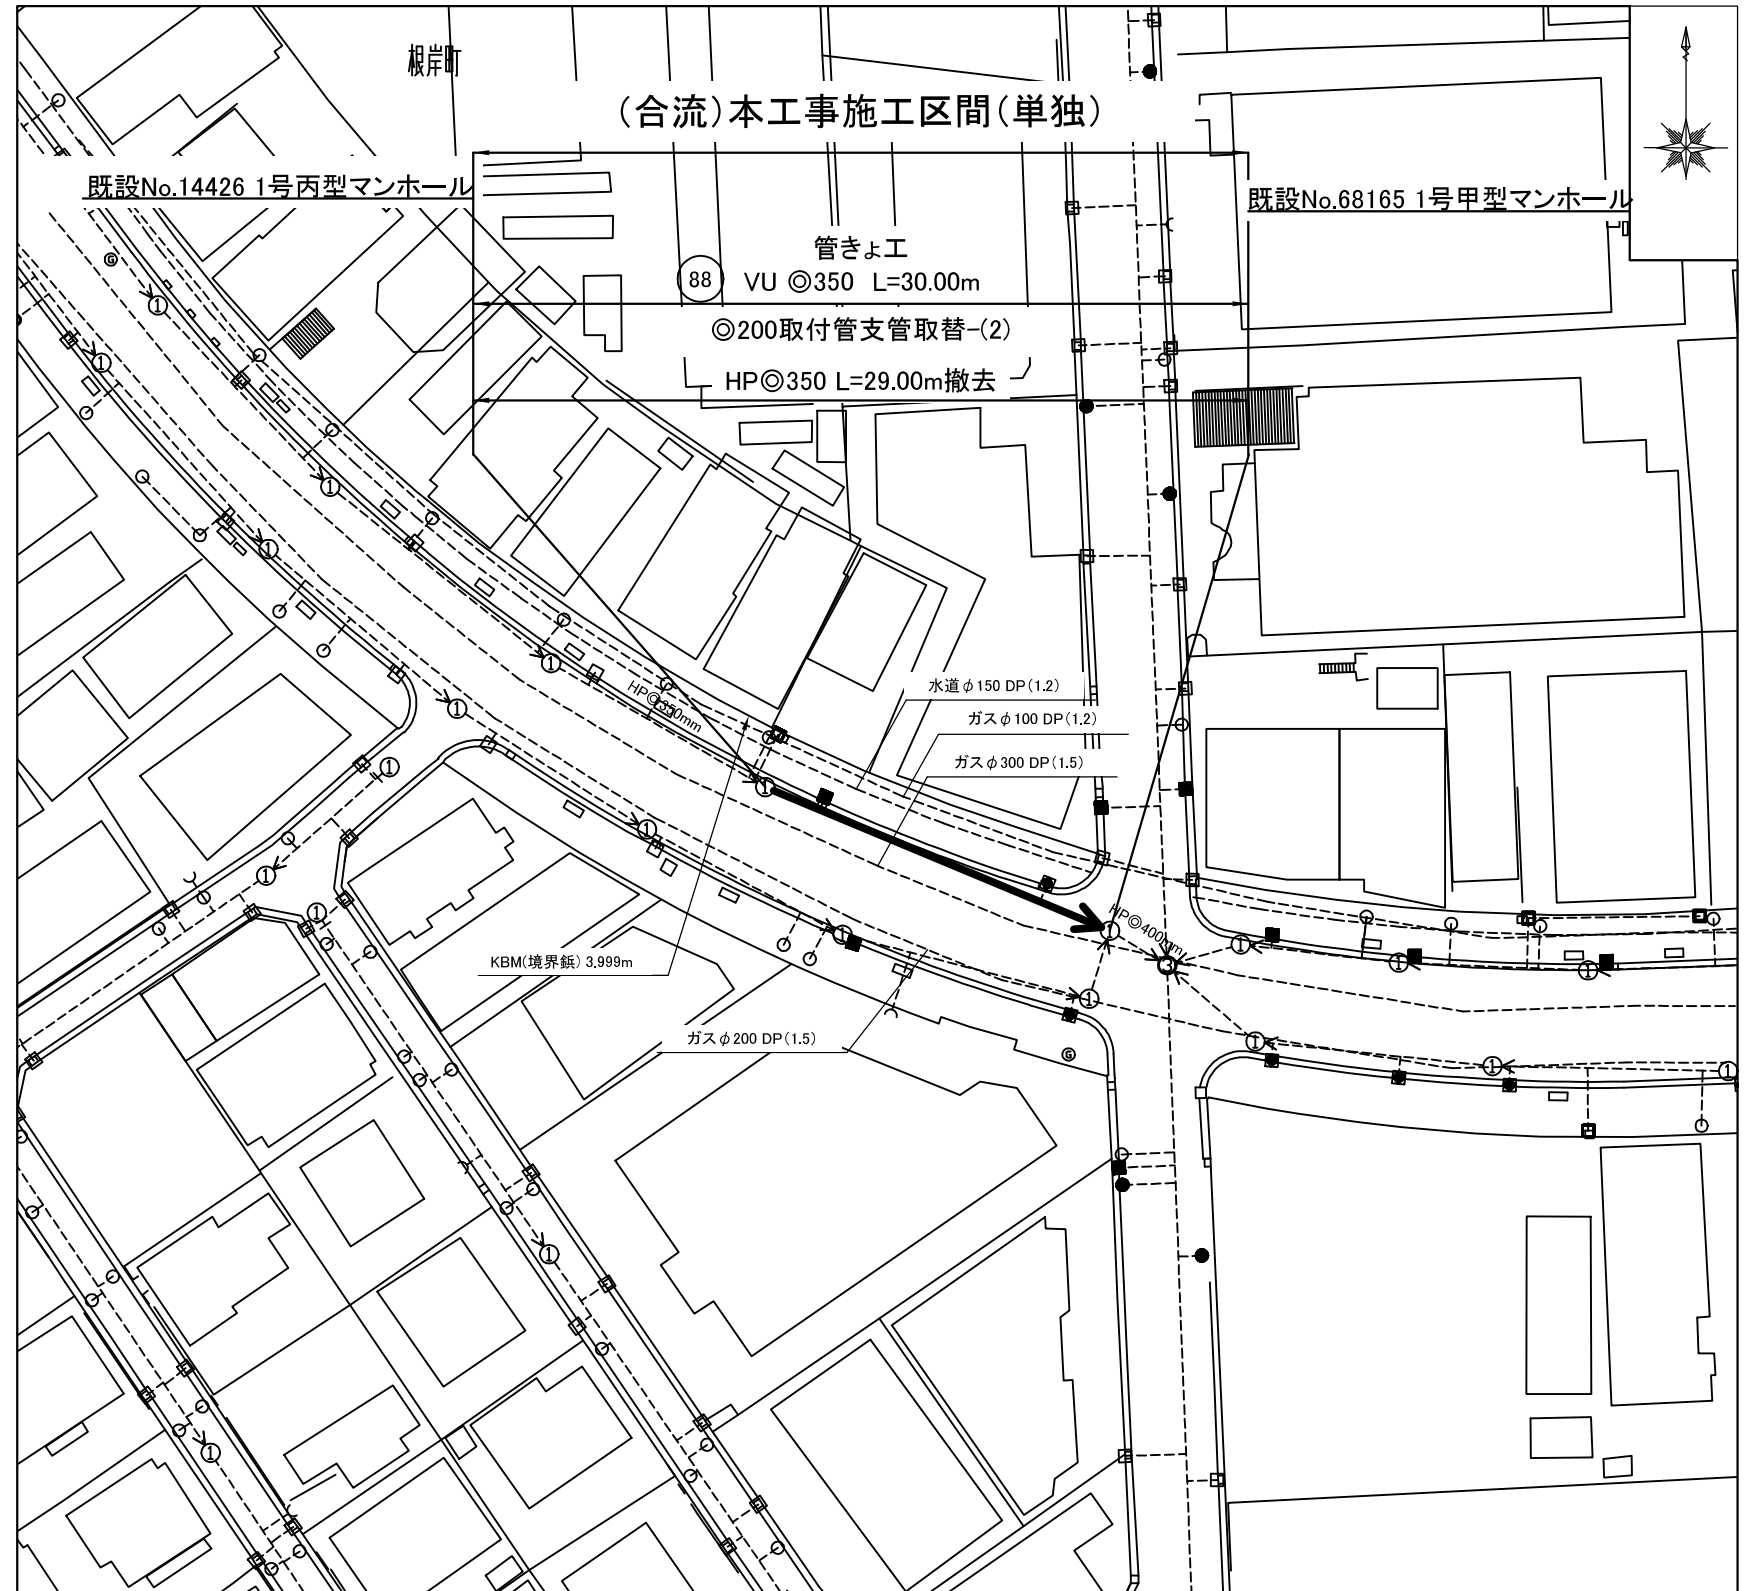


横須賀市上下水道局			
図名	3工区根岸第2排水区合流管布設替工事		
種別	位置図、平面図		
縮尺	図示	図番号	1/2
製年月	令和 4年 1月 日		
課長	係長	担当者	設計者

縦断面図 縦 S=1/100
横 S=1/300

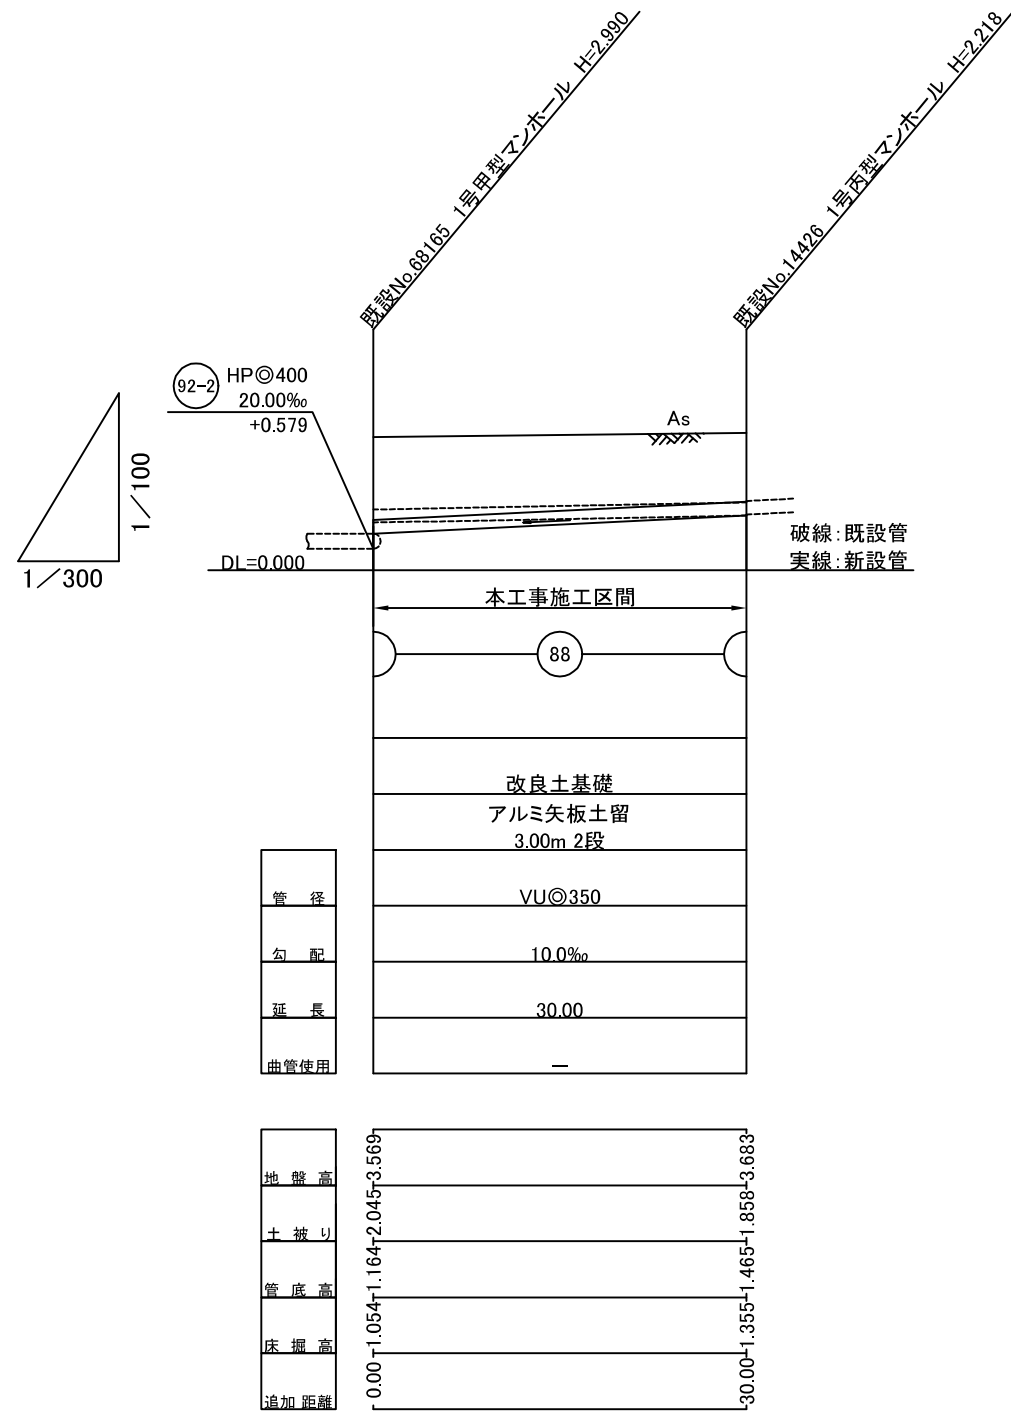


横断面図 S=1/50

No. 68165

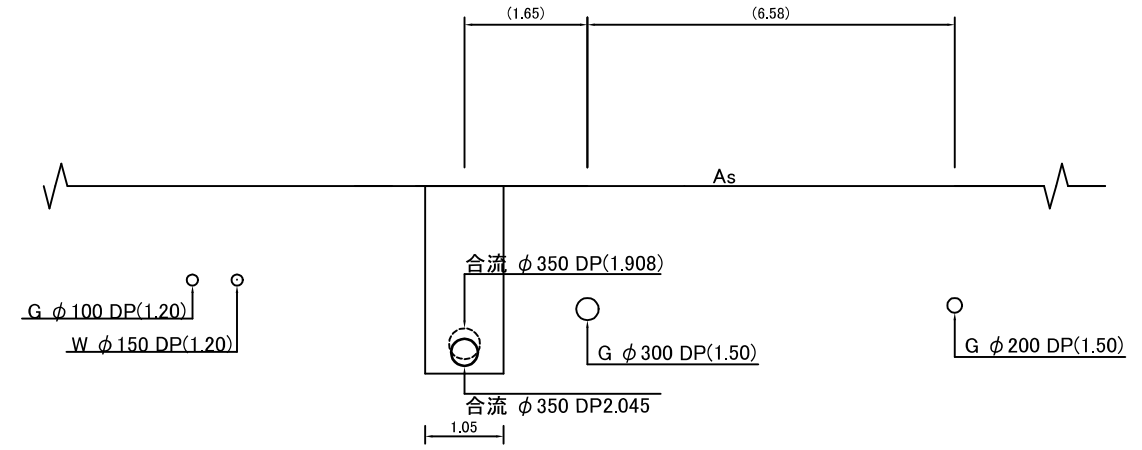

No. 14426

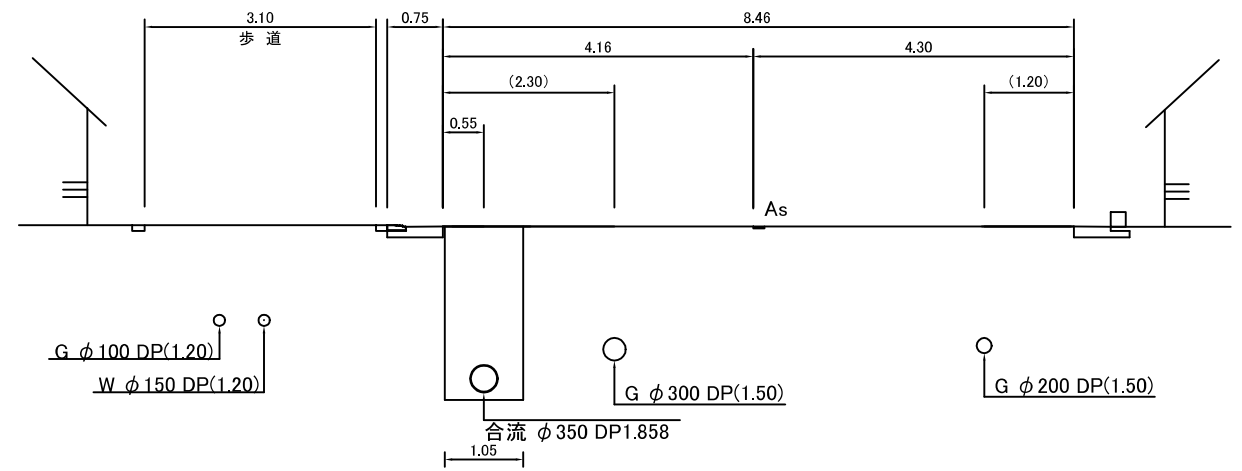

横須賀市上下水道局			
図面名称	3工区根岸第2排水区合流管布設替工事		
種別	位置図、平面図		
縮尺	図示	図番	1/2
製年月	令和 4年 1月 日		
課長	係長	担当者	設計者