


位置図 S=1/2500



工事場所：横須賀市長沢3丁目1番地先

平面図 S=1/500


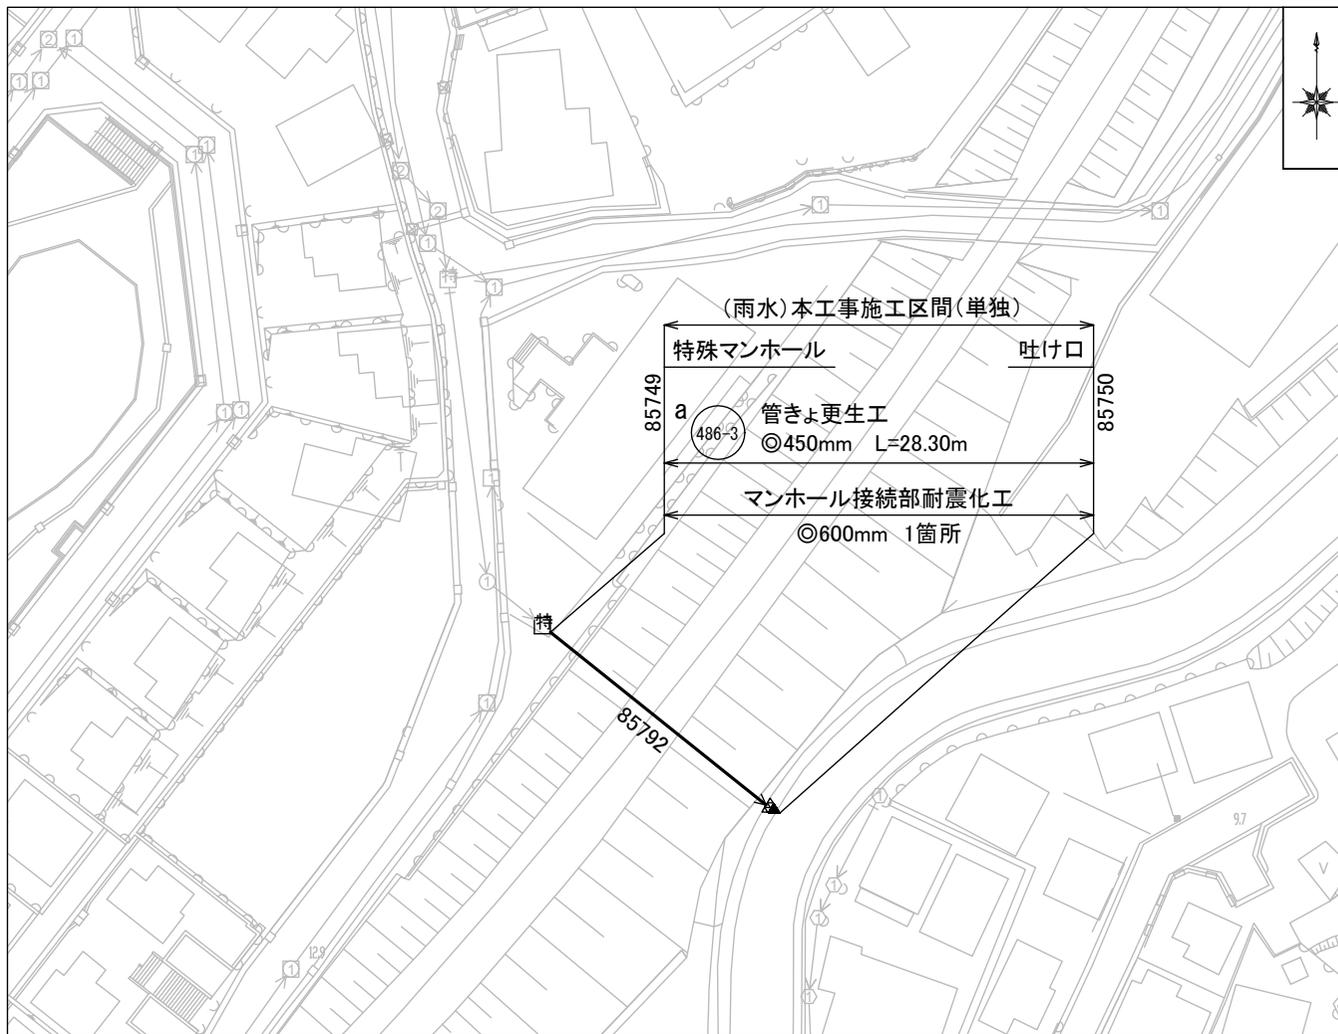


横須賀市上下水道局				
図名	面積	19-1工区野比川排水区雨水管更生工事		
種別	位置図・平面図			
縮尺	図示	図番	面号	1 / 2
製年	作月	令和4年4月 日		
課長	係長	担当者	設計者	

数量表

記号	管渠 管理番号	上流MH 管理番号	下流MH 管理番号	補単 区分	施工 区分	管径		既設管種	MH間延長 (m)	更生管 延長 (参考) (m)	更生管材 延長 (参考) (m)	土被り			軸荷重	更生 構造	穿孔工 (箇所)	前処理工			本管マンホール接続部耐震化 (参考)	
						既設管 (mm)	更生管 (mm)					上流 (m)	最深部 (m)	下流 (m)				突出 (箇所)	モルタル除去 (箇所)	木根 (箇所)	上流	下流
a	85792	85749	85750	単独	昼間	600	450	CP(コンクリート管)	28.30	27.80	28.30	4.07	9.95	4.42	T-25	自立管	0	-	-	-	タイプII	-

(参考)

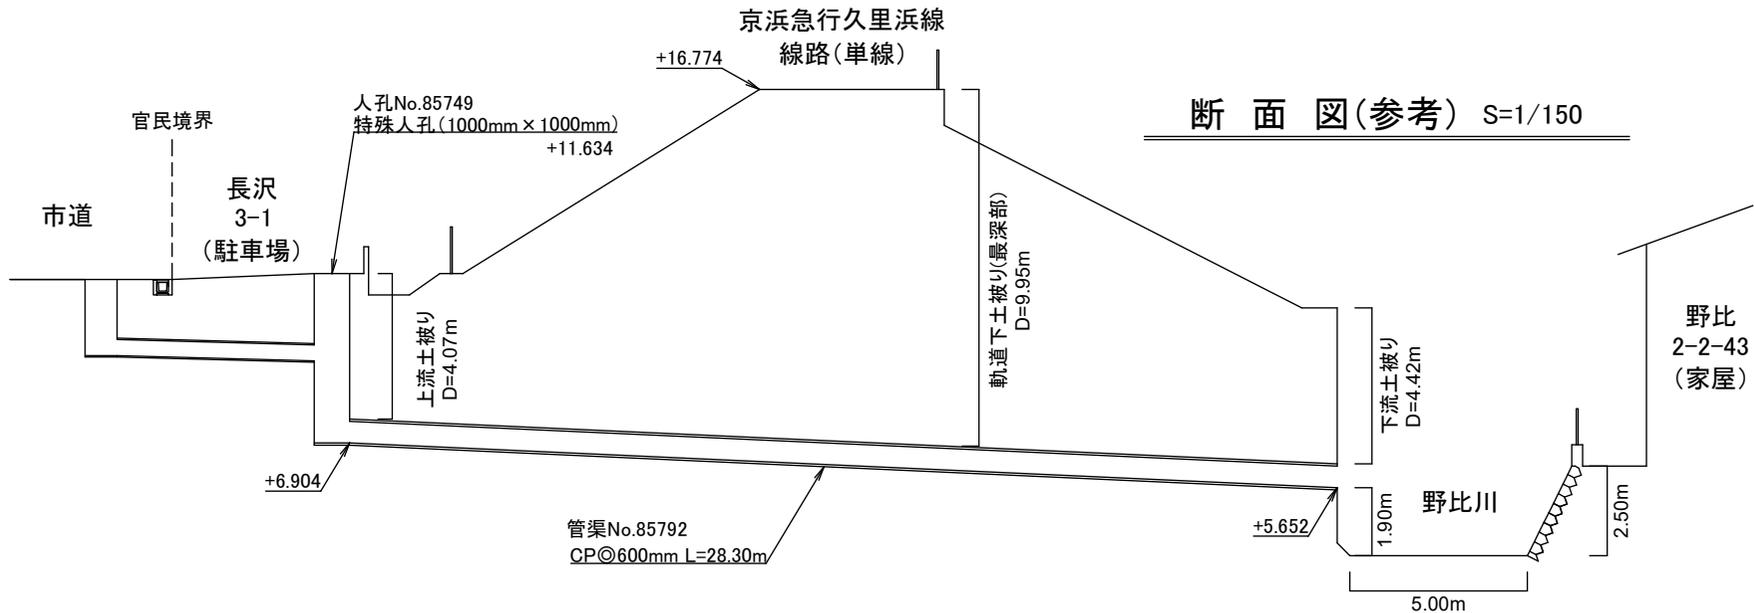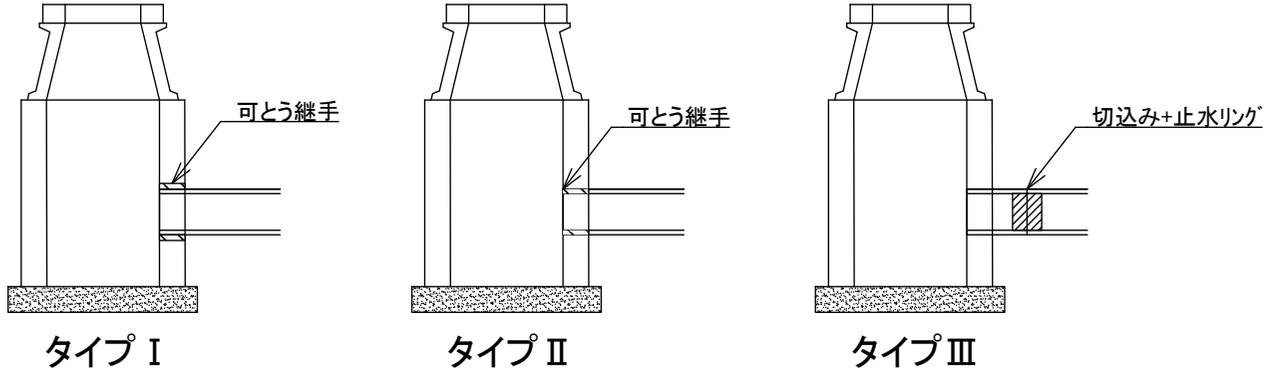

横須賀市上下水道局				
図名	面積	19-1工区野比川排水区雨水管更生工事		
種別	数量表・断面図			
縮尺	図示	図番	面号	2 / 2
製年	作月	令和4年4月 日		
課長	係長	担当者	設計者	