



工事概要

1. 教室改修 (30PC-7室→特別支援教室)
2. 上記に伴う電気設備工事
3. 上記に伴う機械設備工事


※改修後 室内空気中化学物質濃度調査を行うこと。

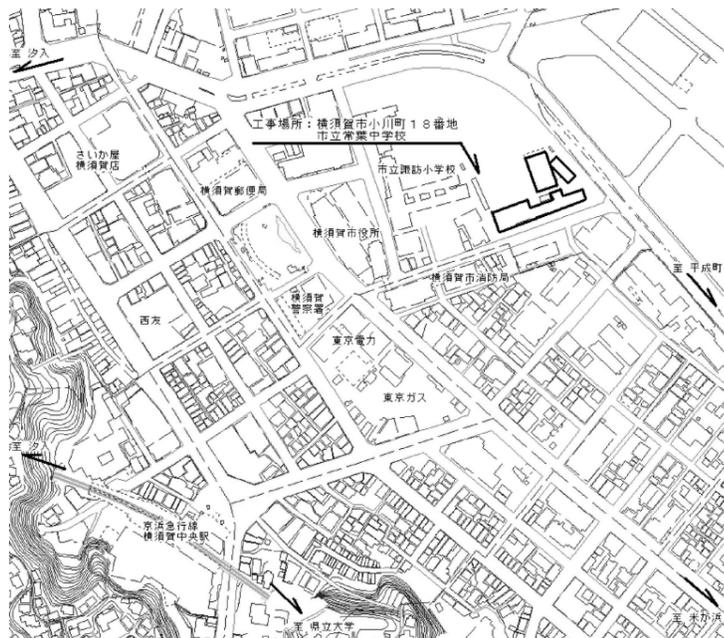


案内図

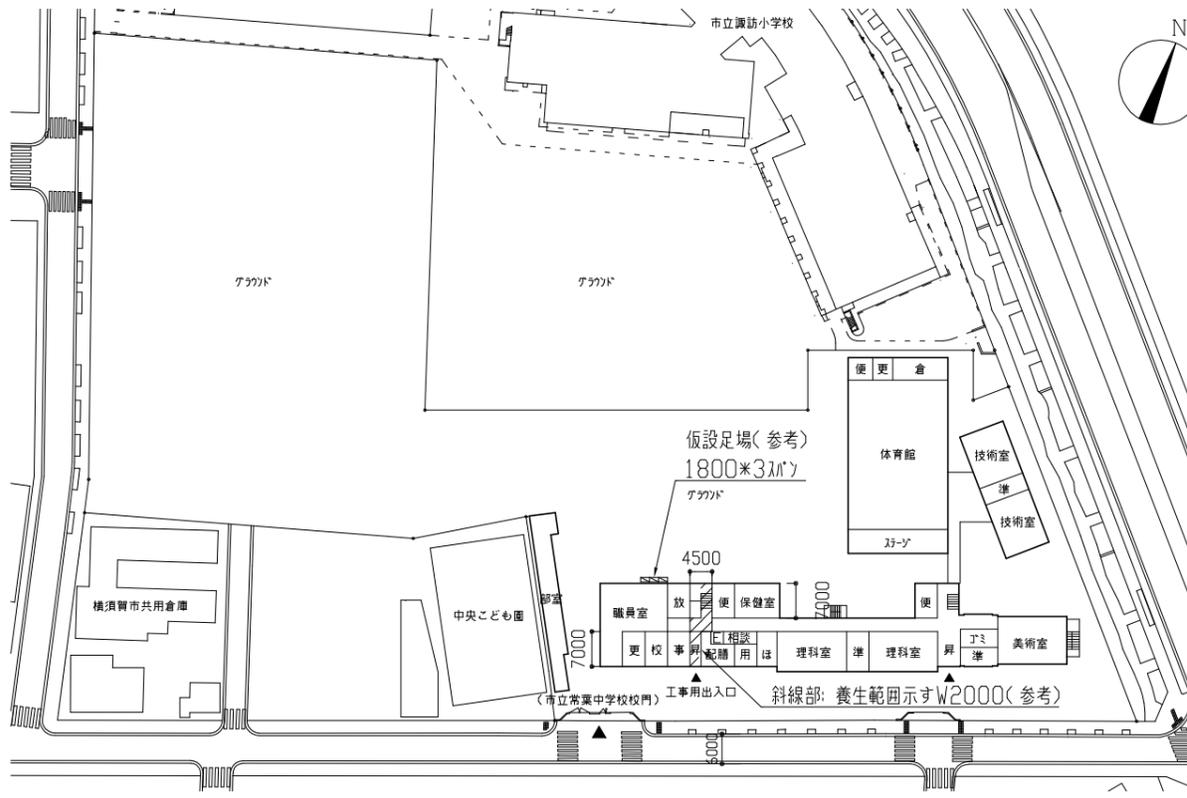


配置図 1階平面図 1/1000

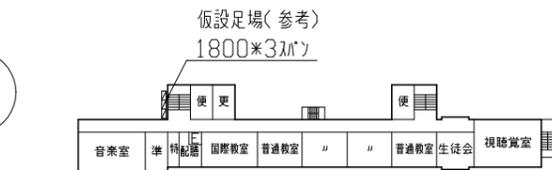

4階平面図 1/1000

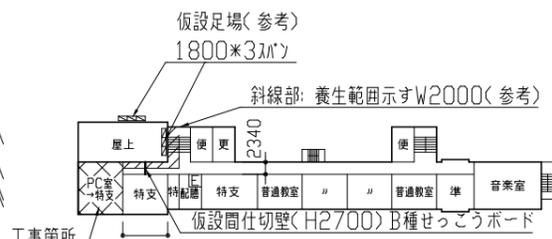


3階平面図 1/1000

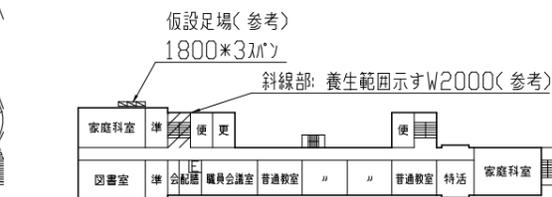

2階平面図 1/1000


建具表		1/100					
符号	名称	① AP1	② SP1	③ AD1	④ AW1	⑤ AW2	⑥ AW3
		撤去 7A型アルミ引き戸	新設 7A型アルミ引き戸 (上吊り式片引き戸)	7A型面引き戸	7A型面引き連窓	7A型面引き連窓	7A型面引き連窓
		1か所	1か所	1か所	1か所	1か所	1か所
形状							
備考		戸ガラス表面材: 硝子化粧合板t4.0 戸ガラス: 網入型板ガラスt6.8 (150*800、150*600) 欄間ガラス: 透明ガラスt4.0	アルミ製取手、ノブ、金物一式 引戸錠: (廊下側) ソリッド錠 (室内側) なし 切窓 (500*900、網入り磨きガラスt6.8) 欄間 (565*1230+840、透明強化ガラスt5.0) 焼付塗装 周囲ソリッド (片面) (変成ソリッド系、20*10程度)	アルミ製撤去*1か所 ガラス-ML2200新設 額縁塗装【木部】 : 下地調整R種 合成つや有りエマルジョン塗 (EP-G) B種	アルミ製撤去*2か所 ガラス-ML3850新設 額縁塗装【木部】 : 下地調整R種 合成つや有りエマルジョン塗 (EP-G) B種	アルミ製撤去*2か所 ガラス-ML3850新設 額縁塗装【木部】 : 下地調整R種 合成つや有りエマルジョン塗 (EP-G) B種	アルミ製撤去*5か所 ガラス-ML8950新設 額縁塗装【木部】 : 下地調整R種 合成つや有りエマルジョン塗 (EP-G) B種

※ガラス仕様: SUS製、C型、ソリッド、直付

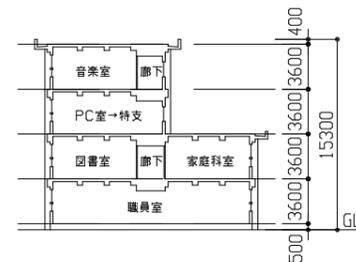


断面図 1/400

工事名	市立常葉中学校教室改修工事			設計者資格氏名	級建築士登録第 号			課長	主査等	担当者	横須賀市 都市部 公共建築課
図面名称	案内図、配置図、各階平面図、断面図、建具表	図番	1/5	縮尺	1/100、1/400、1/1000 (A2)	作図	令和4年5月 日				

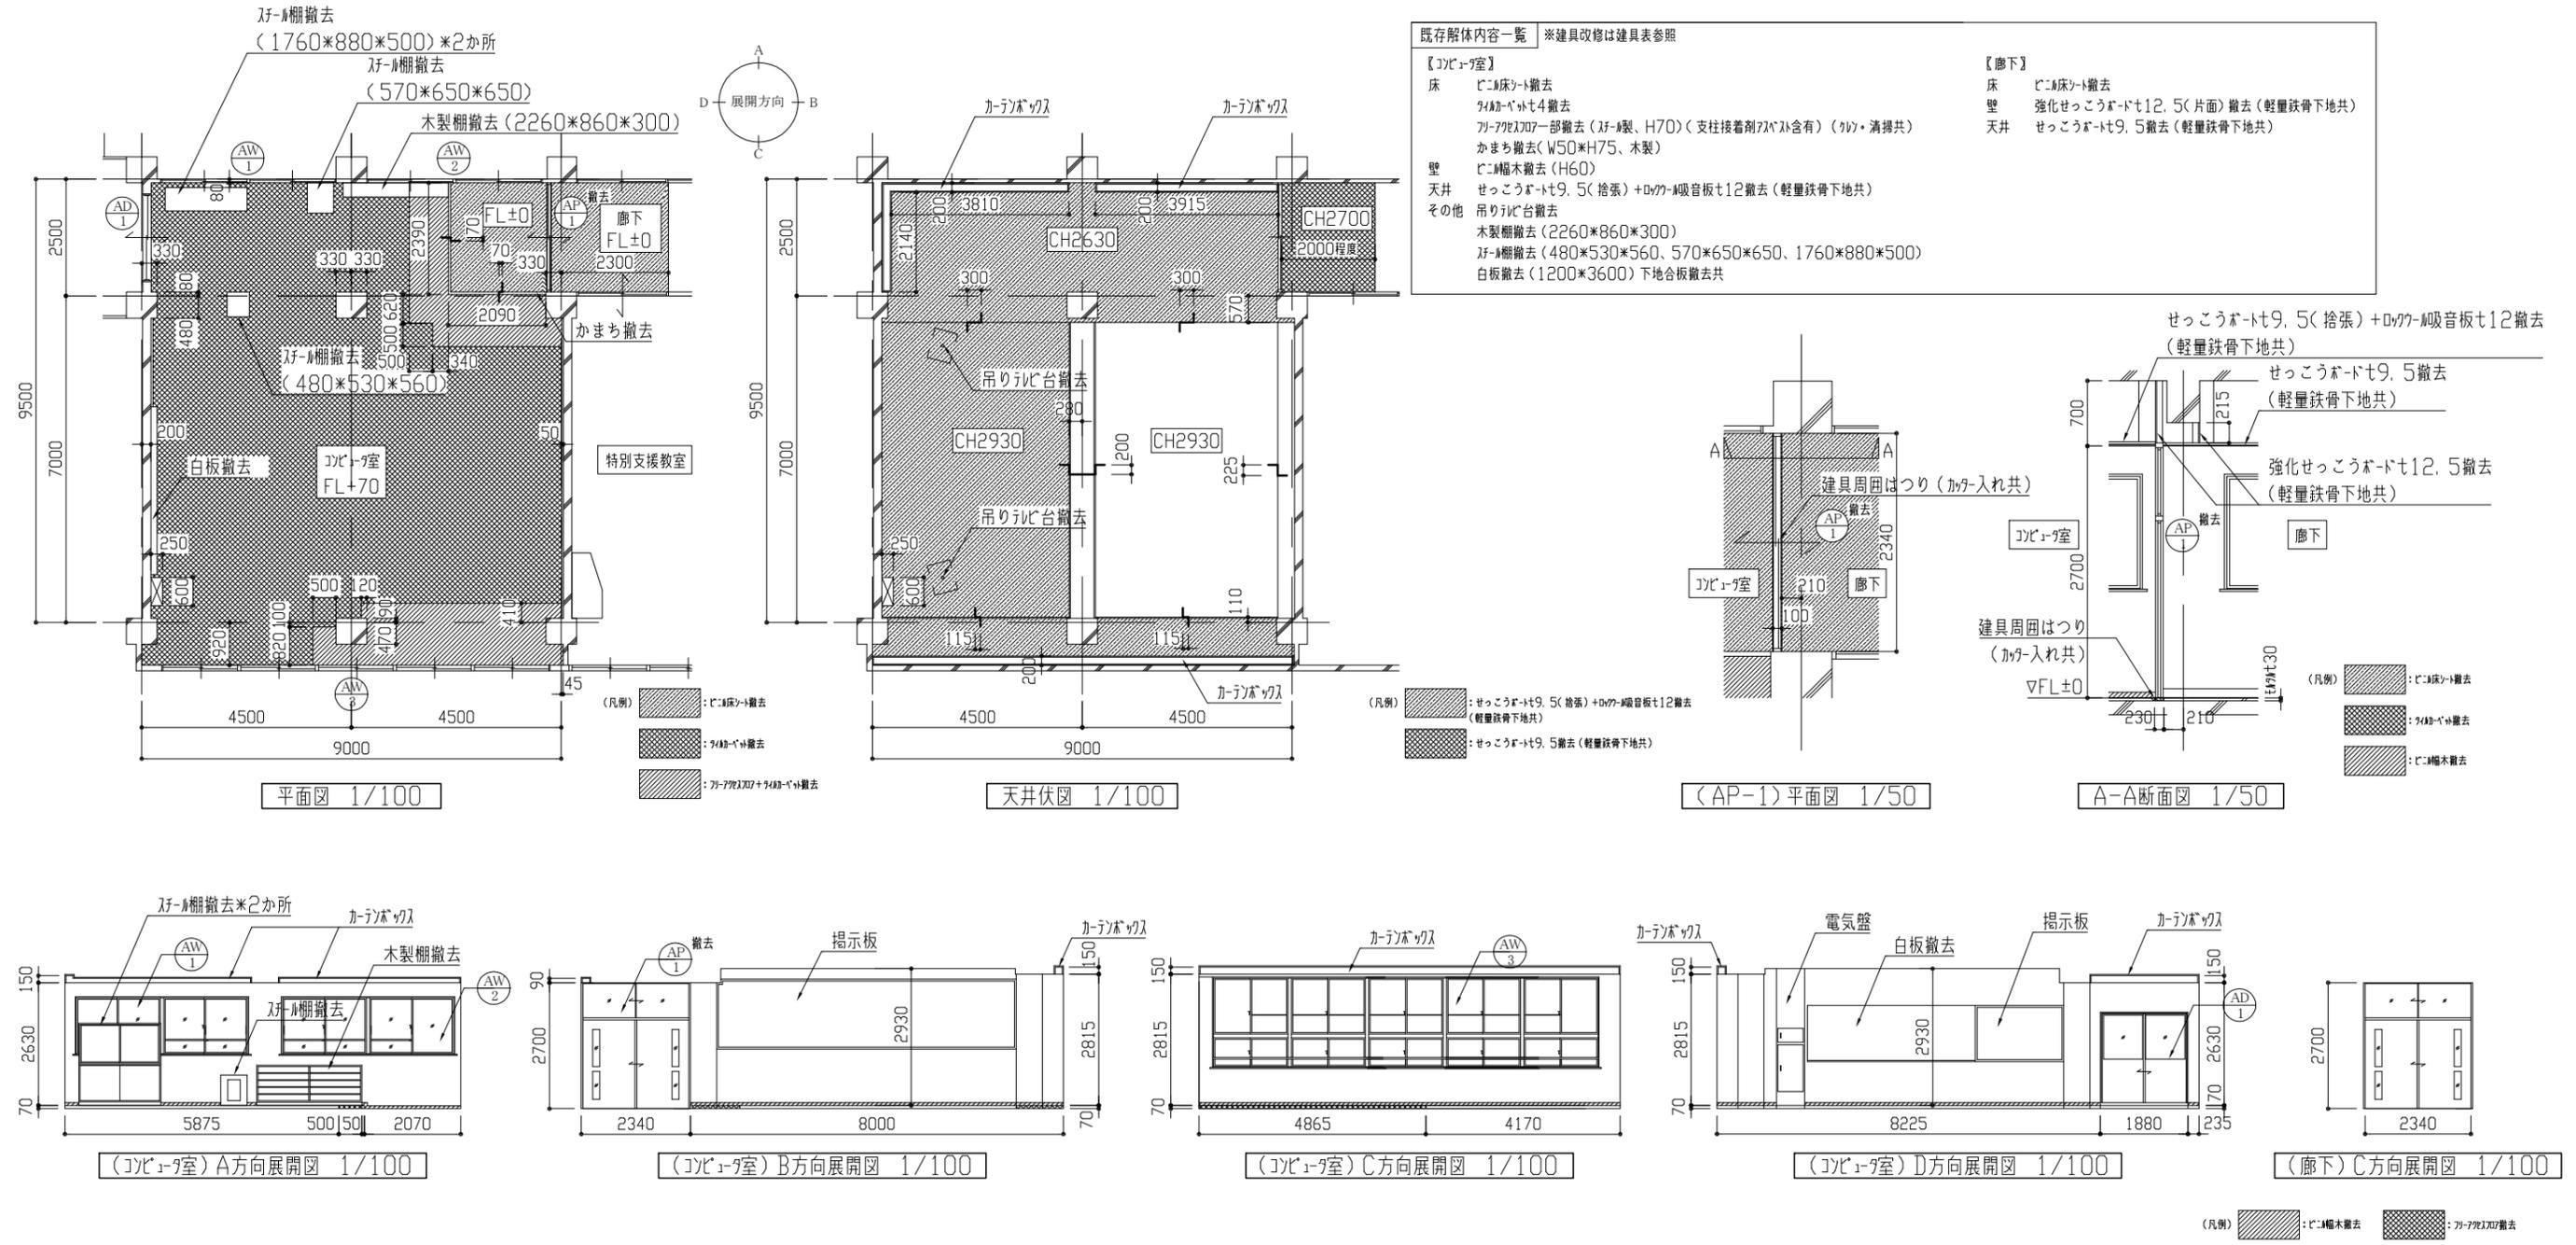

工事名	市立常葉中学校教室改修工事			設計者資格氏名	級建築士登録第 号			課長	主査等	担当者	横須賀市 都市部 公共建築課
図面名称	(改修前)平面図、天井伏図、各展開図、断面図	図番	2/5	縮尺	1/50、1/100 (A2)	作図	令和4年5月 日				



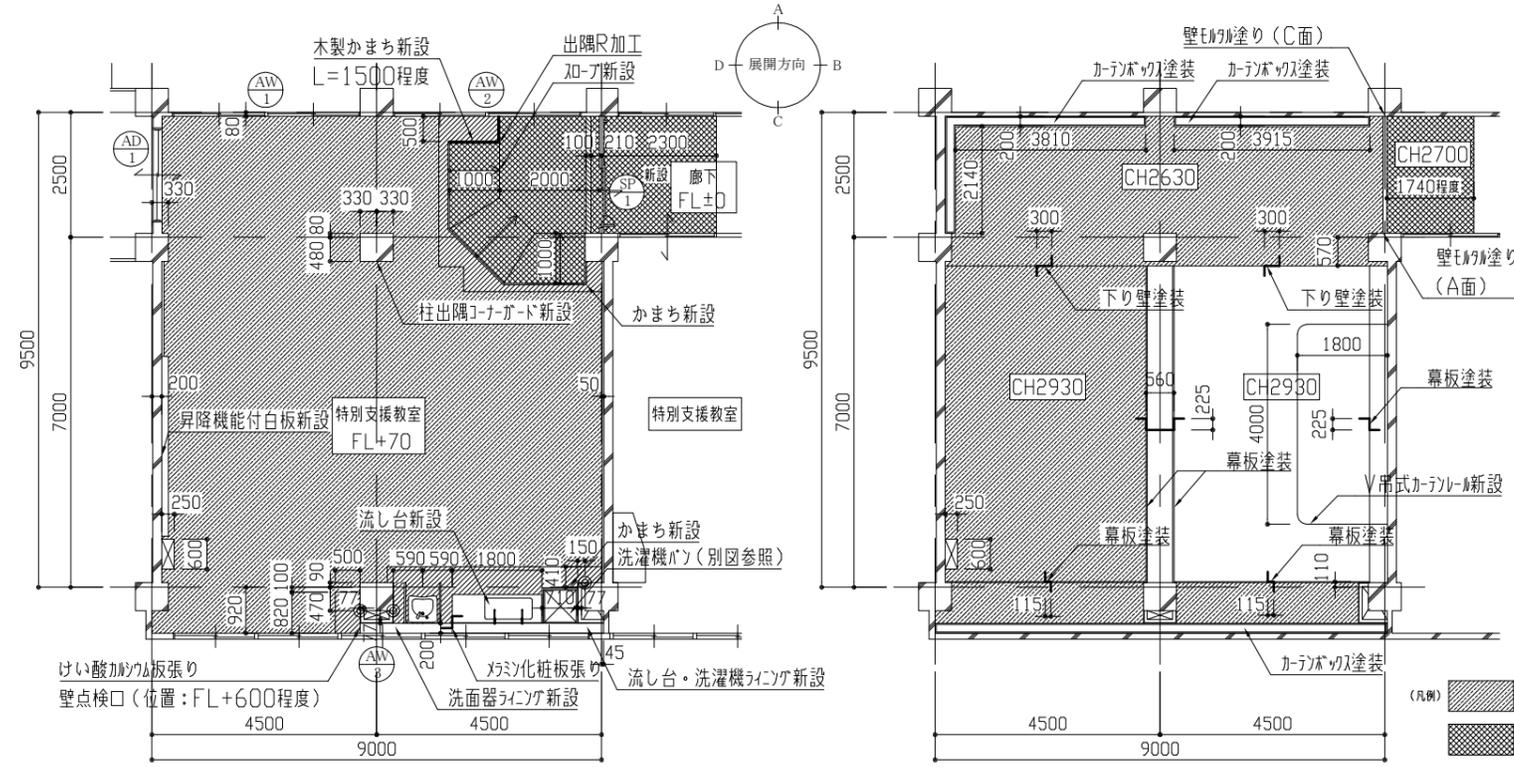


新設内容一覧 ※建具改修は建具表参照

【特別支援教室】
 床 EPOX補修
 床 下地調整(アクリル樹脂系)の上、ビニ床シート(コイ)新設
 床 軽量鉄骨下地65形@450程度(開口補強共)
 強化せっこうボードt12.5+12.5(両面)(1時間耐火)
 ※周囲耐火シツク(両面)
 天井 せっこうボードt9.5(目透し)新設(軽量鉄骨下地共)
 天井点検口(450*450)*1か所(開口補強共)
 天井開口補強(150*1200)*1か所
 【ボード面】下地調整R種、つや有り合成樹脂エポキシ樹脂塗(EP-G)B種
 天井廻り縁(塩ビ製)
 その他 室名札(60*250、平付型、77*7)

【廊下】
 床 下地調整(アクリル樹脂系)の上、ビニ床シート(コイ)新設
 床 軽量鉄骨下地65形@450程度(開口補強共)
 強化せっこうボードt12.5+12.5(両面)(1時間耐火)
 ※周囲耐火シツク(両面)
 天井 せっこうボードt9.5(目透し)新設(軽量鉄骨下地共)
 天井点検口(450*450)*1か所(開口補強共)
 天井開口補強(150*1200)*1か所
 【ボード面】下地調整R種、つや有り合成樹脂エポキシ樹脂塗(EP-G)B種
 天井廻り縁(塩ビ製)
 その他 室名札(60*250、平付型、77*7)

【特別支援教室】
 壁/柱 新規ふかし壁 下り壁
 軽量鉄骨下地65形@300程度 けい酸カルシウム板t12(カワ) V目地
 【既存・新規EPOX面】下地調整R種、つや有り合成樹脂エポキシ樹脂塗(EP-G)B種
 【ボード面】下地調整R種、つや有り合成樹脂エポキシ樹脂塗(EP-G)B種
 ビニ幅木新設(H300)、壁点検口(300*300、鍵付、開口補強共)*1か所
 壁見切縁・下り壁見切縁(塩ビ製)、柱出隅コーナード新設(50*50*1500、塩ビ製)
 天井 化粧せっこうボードt9.5新設(軽量鉄骨下地共)
 天井点検口(450*450)新設*5か所(開口補強共)
 天井開口補強(150*1200)*10か所
 天井廻り縁(塩ビ製)、幕板塗装【木部】：下地調整R種、つや有り合成樹脂エポキシ樹脂塗(EP-G)B種
 その他 洗面器/流し台・洗濯機ライン付：軽量鉄骨下地@300程度、珪酸ナトリウム合板t12*2枚、珪酸ナトリウム合板t3.0
 コーナ・平場部役物加樹脂シツク、甲板タタキt19
 【背面・木口面(ライン取合い除く)】けい酸カルシウム板t12(カワ) V目地、甲板タタキt19
 【けい酸カルシウム板面】下地調整R種、つや有り合成樹脂エポキシ樹脂塗(EP-G)B種
 カテナール塗装【木部】：下地調整R種、つや有り合成樹脂エポキシ樹脂塗(EP-G)B種
 提示板額縁塗装【木部】：下地調整R種、つや有り合成樹脂エポキシ樹脂塗(EP-G)B種
 流し台(1800*575*800、珪酸：948*420*185、天板：珪酸製、扉：珪酸樹脂化粧シート仕上げ)
 流し台天端・洗濯機ライン付周囲珪酸系シツク(防カ)、昇降機能付白板(3600*1200)壁EPOX塗共、V吊式カーテン(珪酸製)

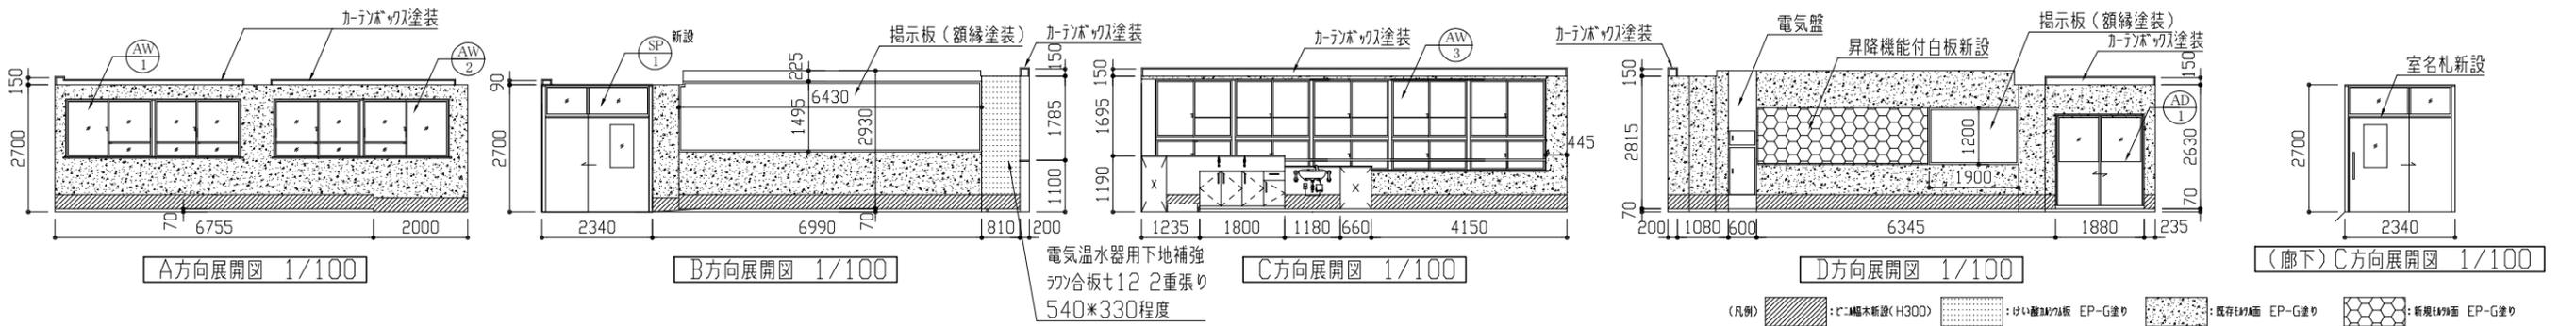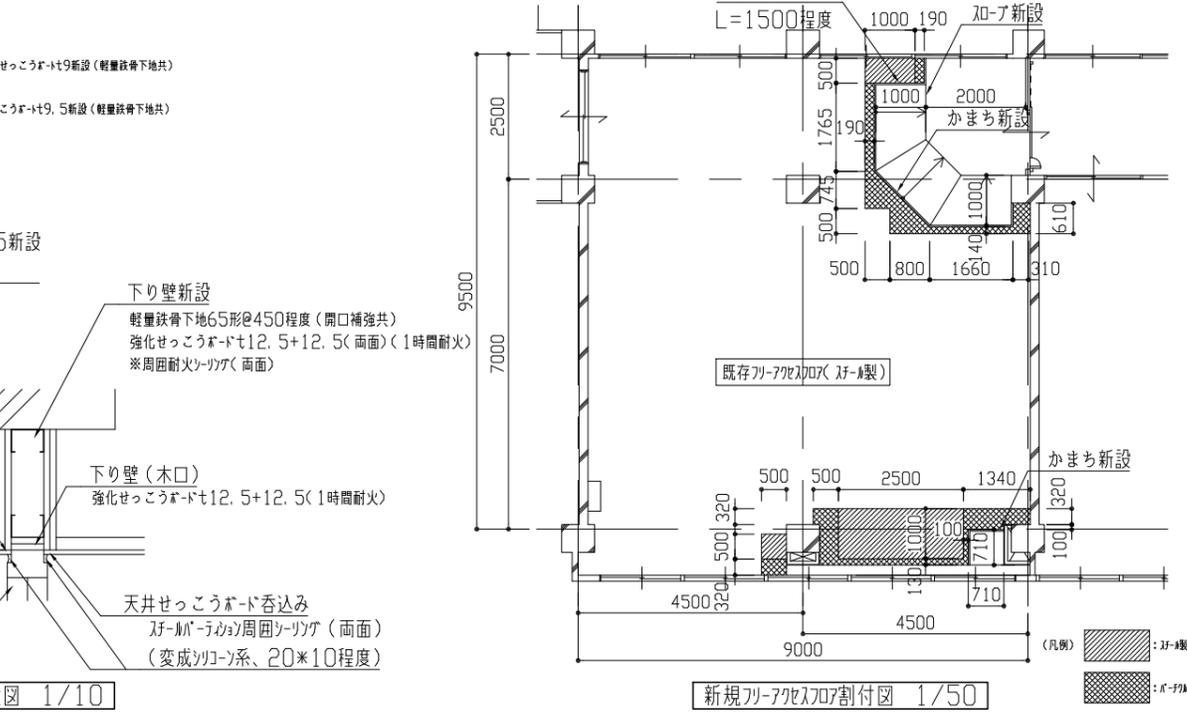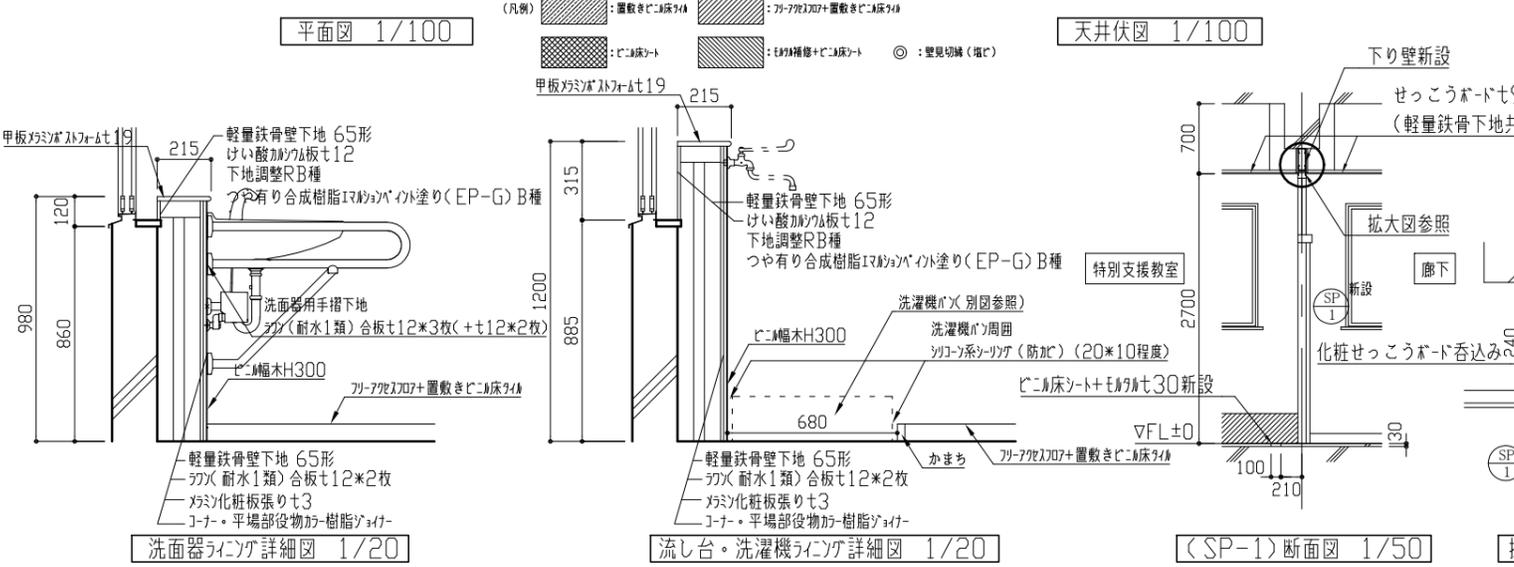

工事名	市立常葉中学校教室改修工事		設計者資格氏名	級建築士登録第 号		課長	主査等	担当者	横須賀市 都市部 公共建築課
図面名称	(改修後)平面図、天井伏図、各展開図、断面図、各詳細図	図番	3/5	縮尺	1/10、1/20、1/50、1/100(A2)	作図	令和4年5月 日		




凡例

図中特記無き記号は以下の通り

(改修)



(撤去)

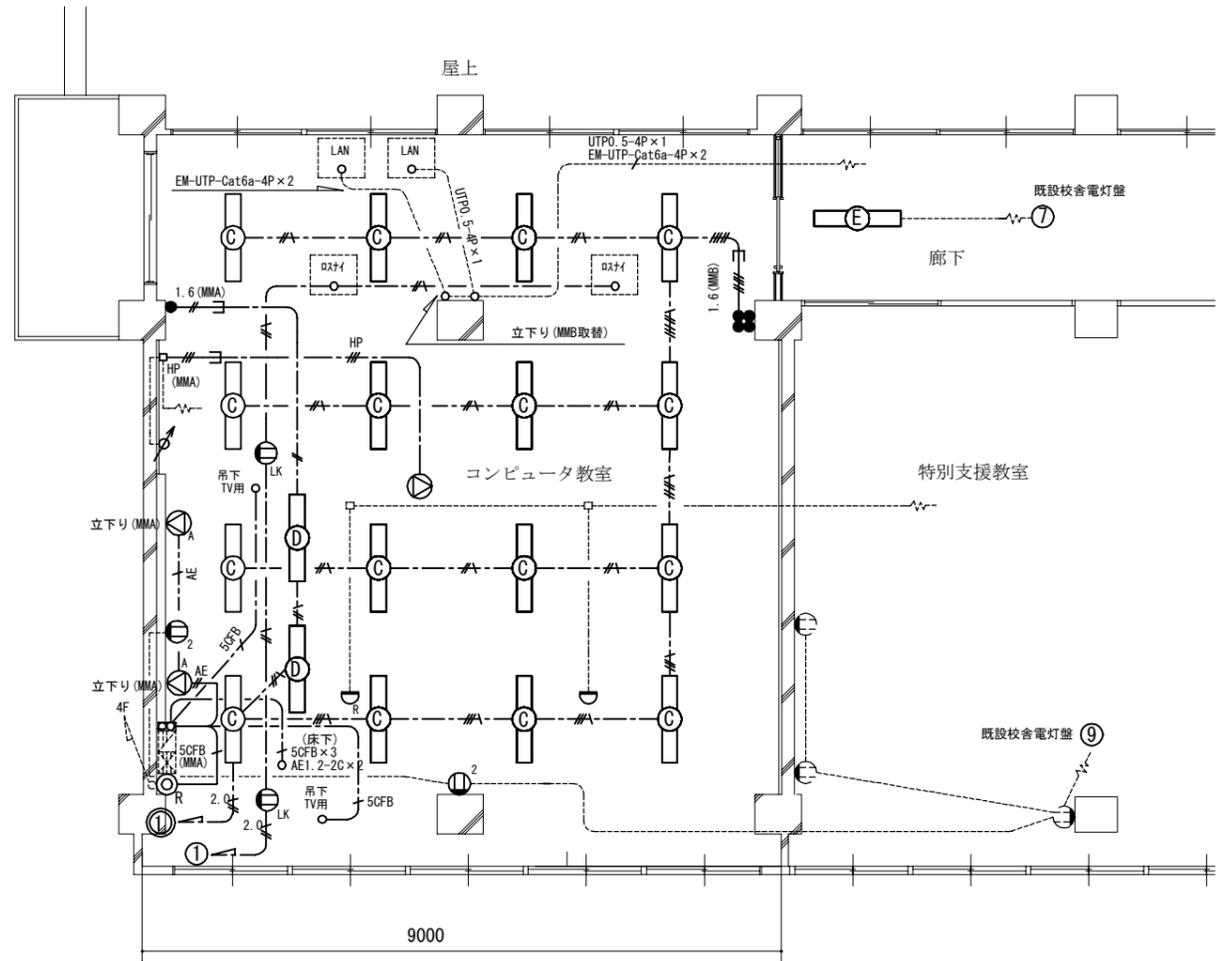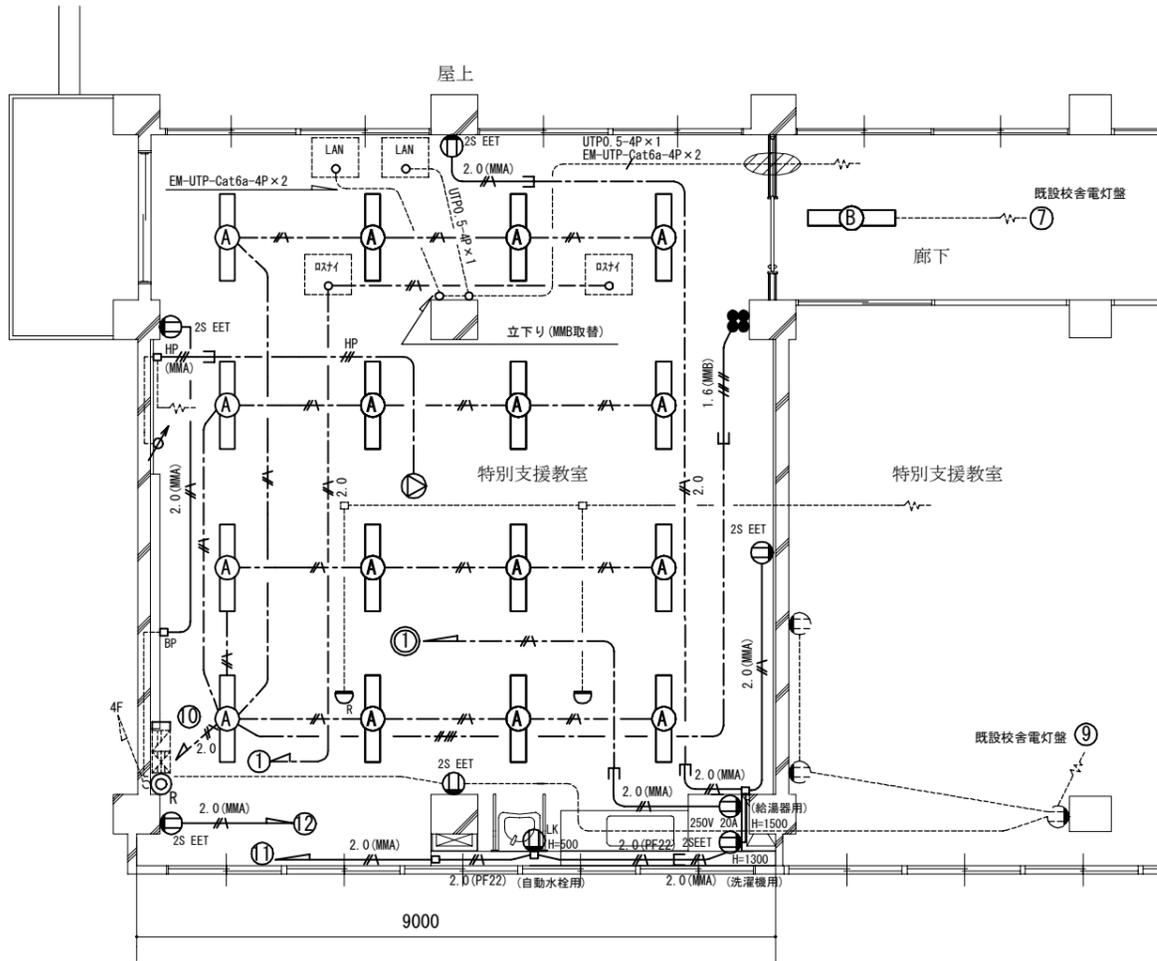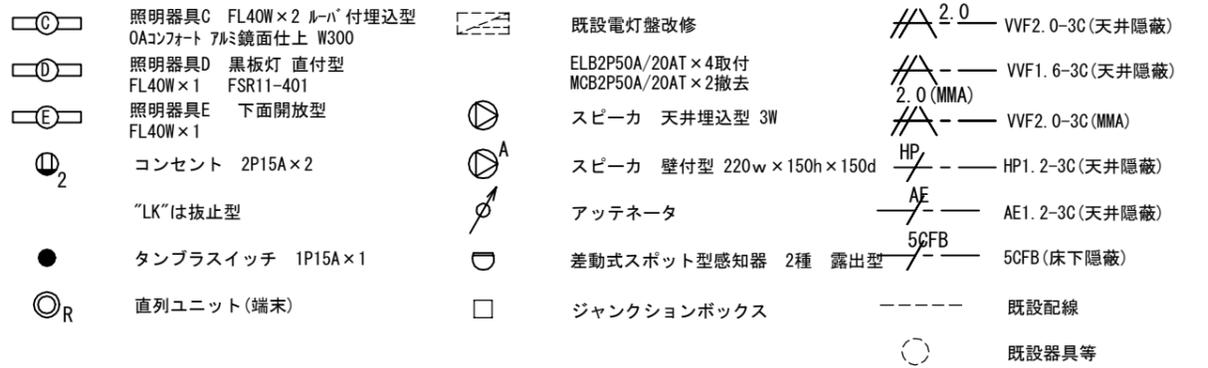

- 注記
1. 不要な器具及び配管配線等は撤去処分のこと。
 2. 新規の配線はエコケーブルを使用のこと。
 3. 既設埋込配管に関しては残置のこと。
 4. 区画貫通処理部は防火区画貫通処理を施すこと。
 5. 露出配線はメタルモールにて保護の事。
 6. 機械警備設備の撤去・再取付は別途学校管理課とする。
 7. 照明器具の開口補強と天井点検口は建築工事。

工事名	市立常葉中学校教室改修工事			設計者資格氏名	級建築士登録第 号			課長	主査等	担当者	横須賀市 都市部 公共建築課
図面名称	電気設備改修図	図番	4/5	縮尺	1:100 (A3)	作図	令和4年 5月 日				

衛生器具表 (新設)

名称	器具仕様	参考型番 (A社)	参考型番 (B社)	参考型番 (C社)	個数
洗面器	車いす用壁掛洗面器 (トラップ)、自動水栓 (AC100V)、標準付属品	L103A, TENA40A	YL-365APR, AM-300CV1		1
手すり	洗面器用手すり	T112CP28×2	KF-316AE70J		1
横水栓	レバー式	T130AEQF13C	LF-12ZF-13		1
横水栓	緊急止水弁付	TW11R	LF-WJ50KQA		1
貯湯式電気温水器	WHE-1 壁掛形貯湯式電気温水器 (薄型) 週回プログラム機能、自動給排水機能 貯湯量20L 電源1φ200V 2.0kW 付属品: 排水金具 (オーバーフロー用)、止水栓、 シングルレバー混合水栓 (電気温水器用 熱湯栓無し) その他標準付属品 ※電源コンセントは別途電気	該当なし	該当なし	EWS20CNN215CO MZ-4N3	1

凡例 (新設衛生)


記号	名称	施工箇所	材料	保温防食塗装
— — — —	給水管	屋内露出	SUS-C	-
		屋内隠ぺい		
		屋外露出	SUS	e3・(h)・VII
— — — —	排水管	屋内隠ぺい	VP	-
		温水器排水管	SUS-C	-
		屋外露出	耐火二層管 (VP)	-
		給湯管		
— — —	給湯管	屋内露出	SUS-C	-
		屋内隠ぺい		

※ 給水管の異種管接続には電蝕防止継手を用いる。
※ 屋外支持金物はステンレス製とする。


配管支持金物はステンレス製とする
ステンレス製Lアングル
L40×40×3
既製樹脂製型枠H120以上
モルタル充填 (脱型不要)
ゴムシート



配管架台図 N.S.

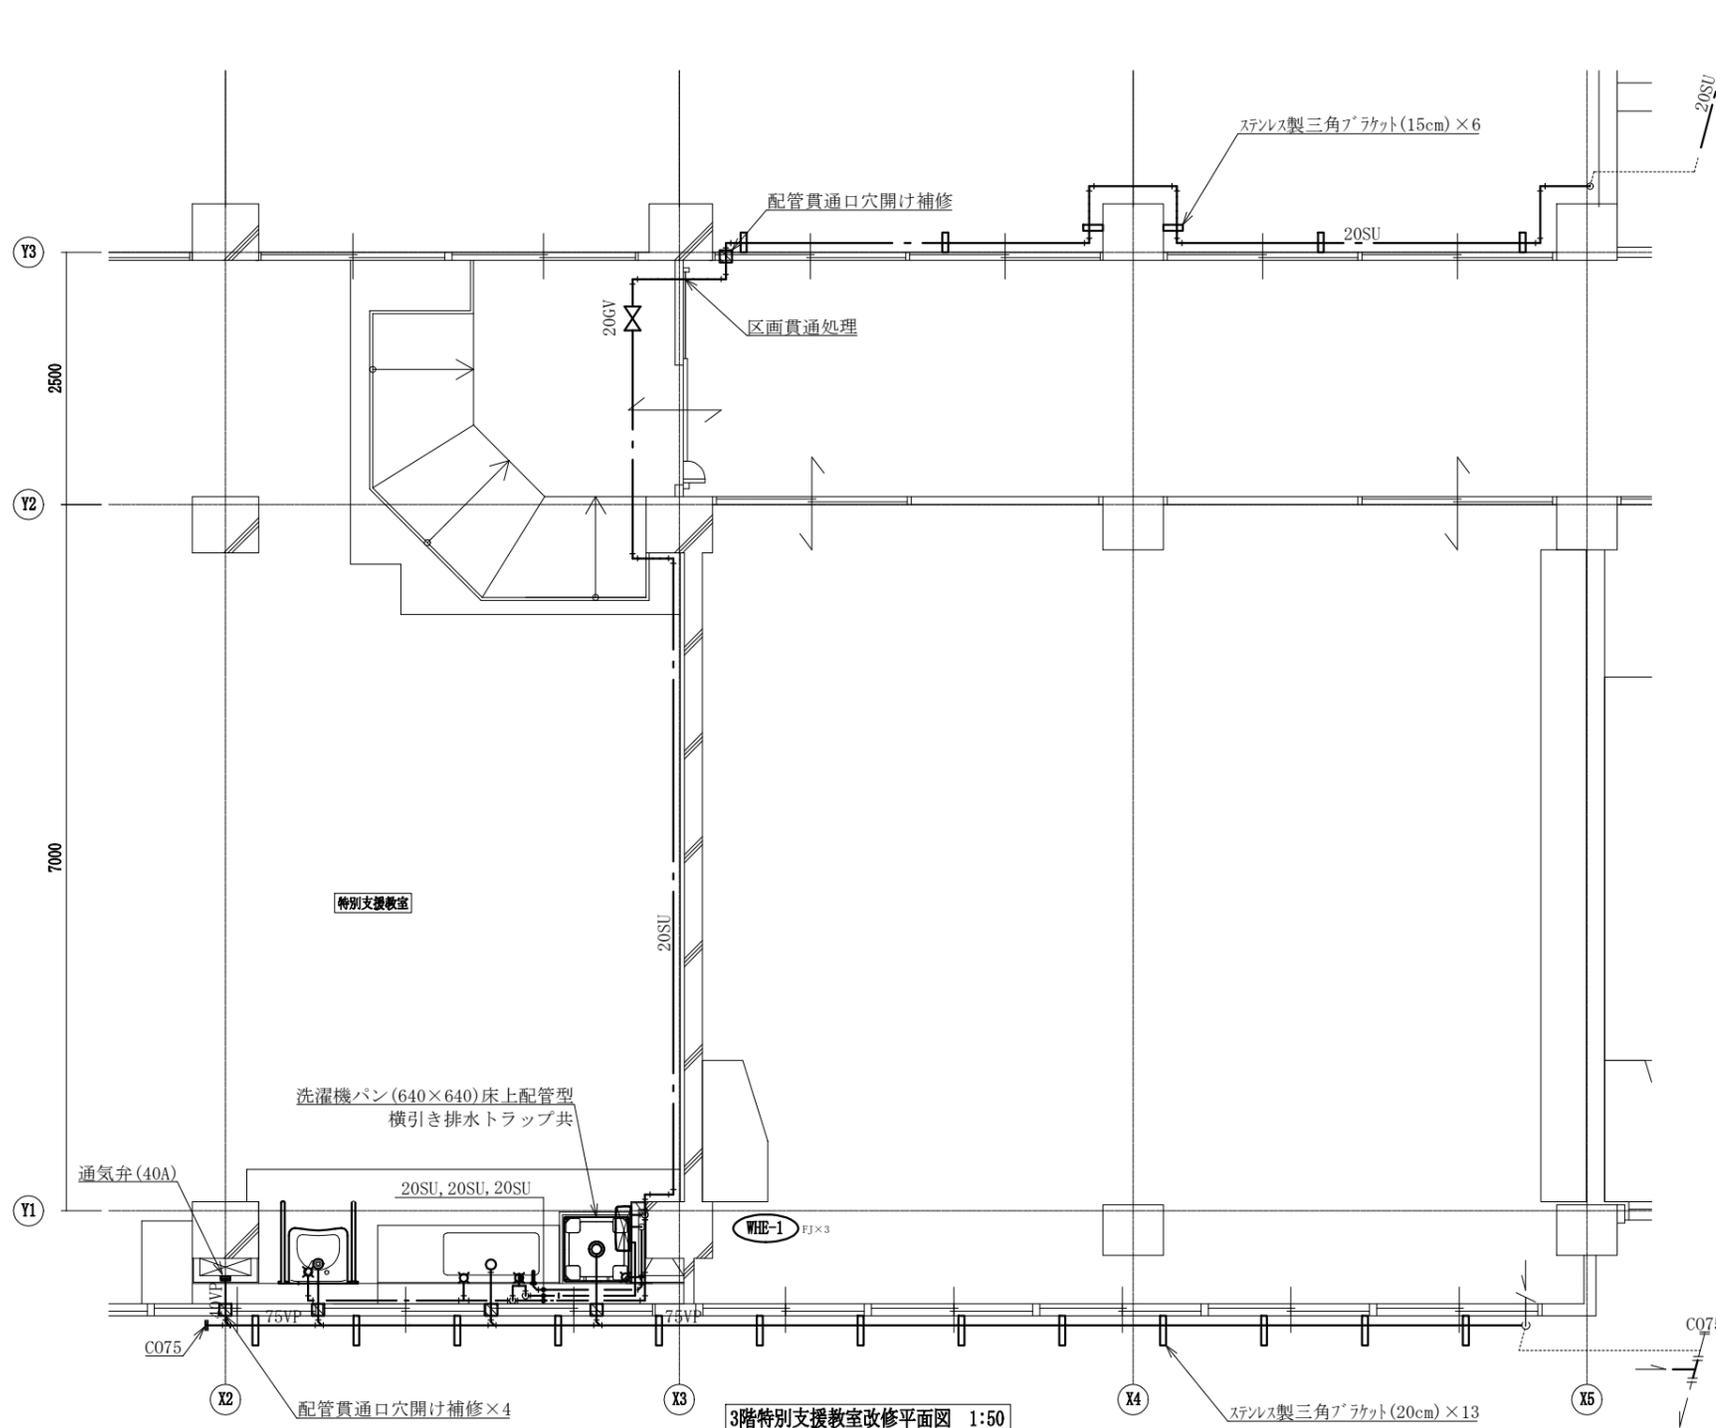

3階特別支援教室改修平面図 1:50

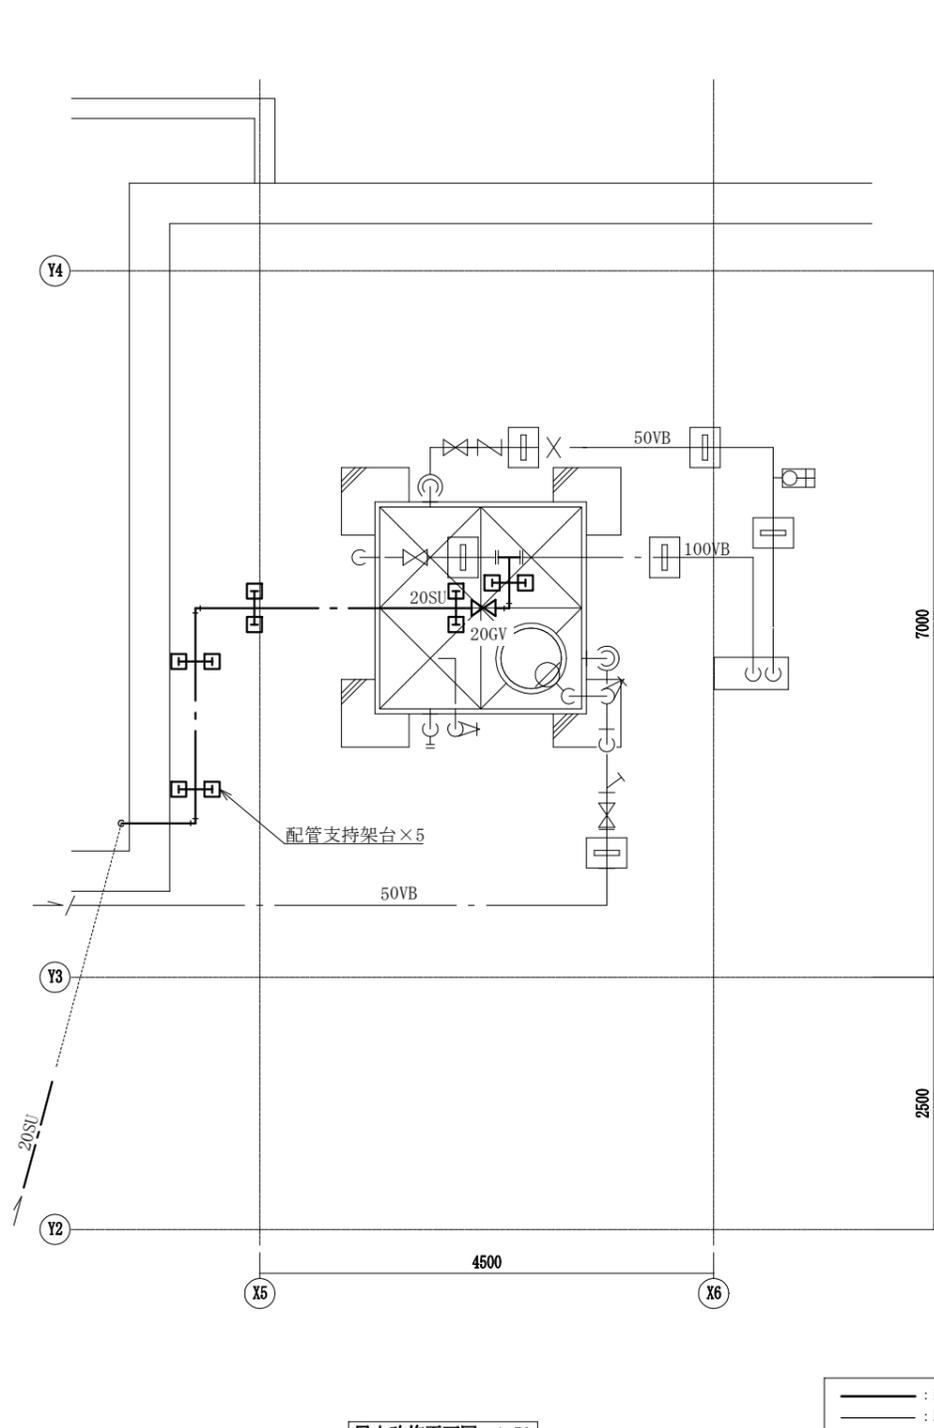

屋上改修平面図 1:50

— — — — : 新設
— — — — : 既設
— | — — : 切断接続部

(機械設備)

工事名	市立常葉中学校教室改修工事			設計者資格氏名	級建築士登録第 号			課長	主査等	担当者
図面名称	凡例,衛生器具表,配管架台図	図番	5/5	縮尺	1:50 (A2)	作図	令和4年5月 日	横須賀市 都市部 公共建築課		
	3階特別支援教室改修平面図,屋上改修平面図									