


案内図


下町浄化センター三春町側全体平面図 (S=1/500)

※ 着色部は今回工事を示す

横須賀市上下水道局				
工名	下町浄化センター消毒設備更新工事			
図名	全体平面図、案内図			
縮尺	1/500	図番	1/3	面図
製年	令和4年6月	原図	図	A1
課長	係長	担当者	設計者	

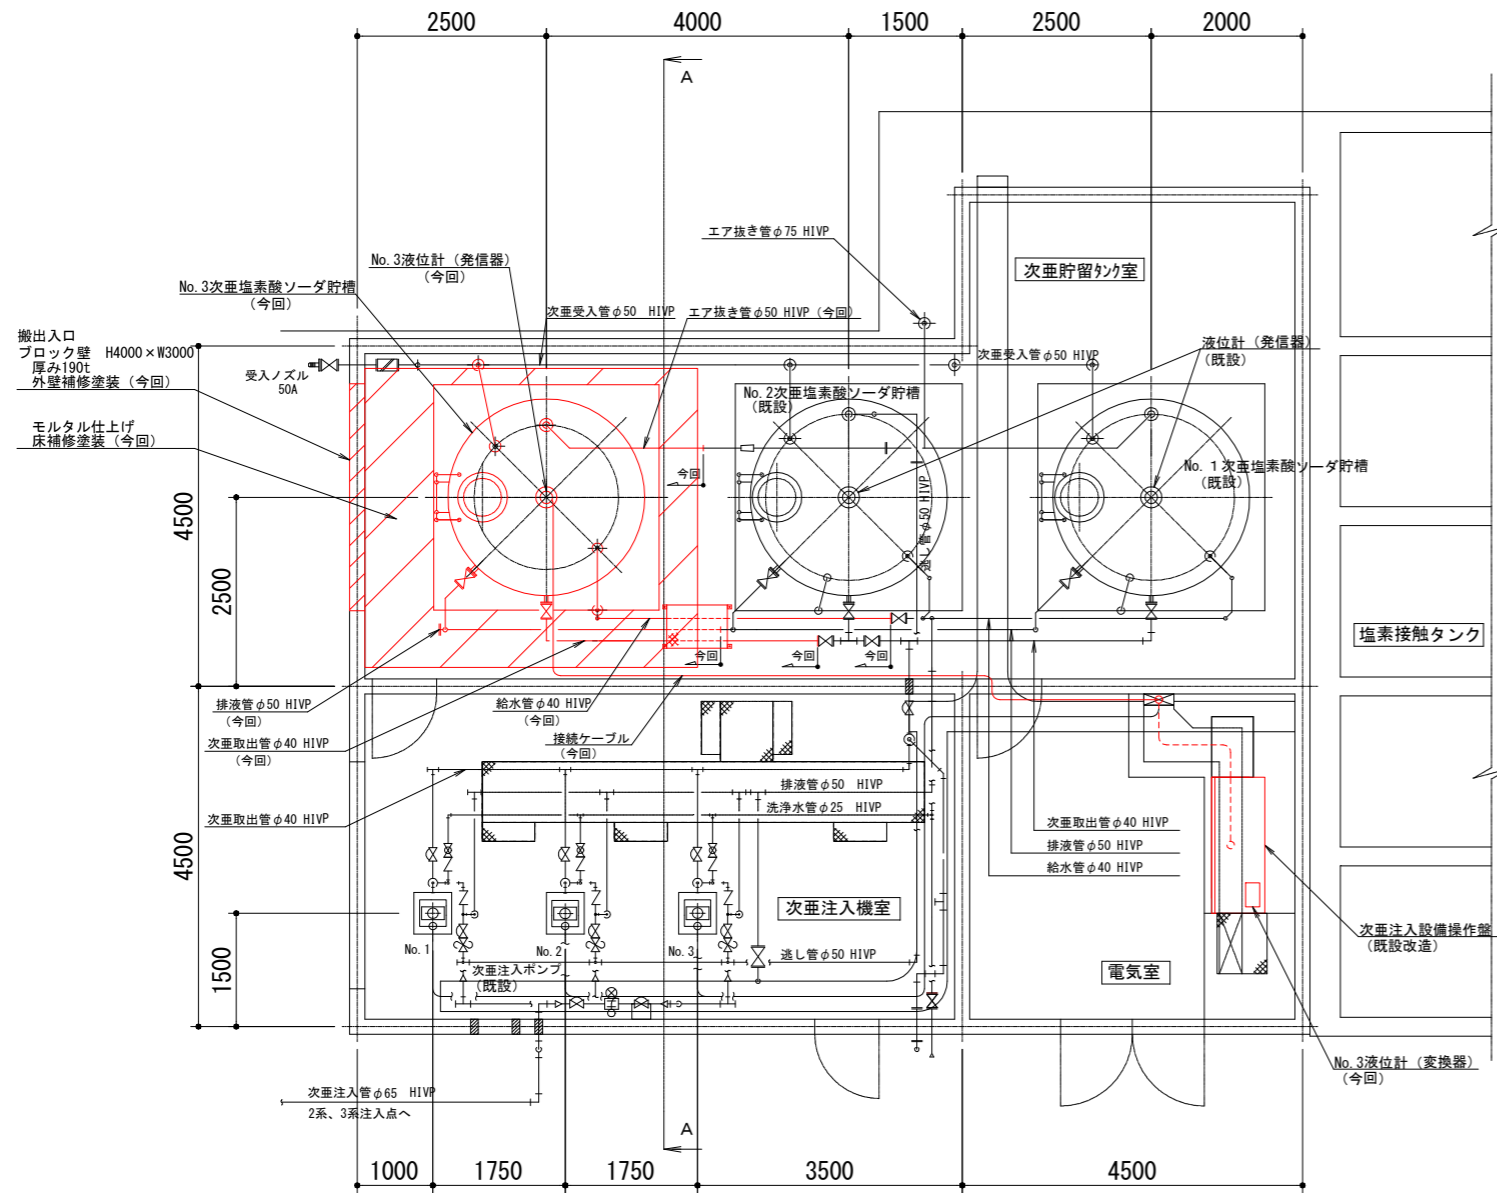


滅菌棟平面図 (S = 1 / 50)

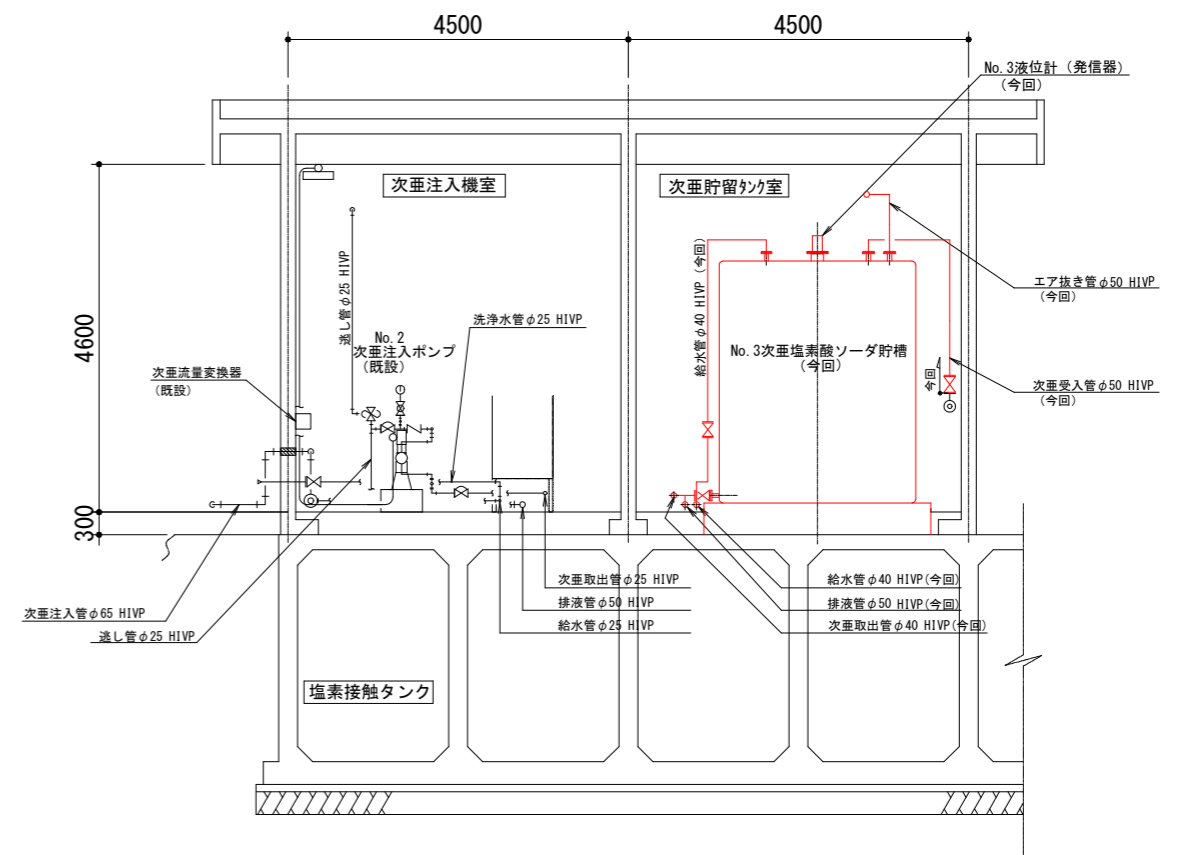


A-A断面図 (S = 1 / 50)

※ 着色部は今回工事を示す

横須賀市上下水道局				
工名	下町浄化センター消毒設備更新工事			
図名	滅菌棟平面図、A-A断面図 (更新)			
縮尺	1/50	図書原図	面号	2 / 3
製年	令和4年6月	図サイズ	A1	
課長	係長	担当者	設計者	

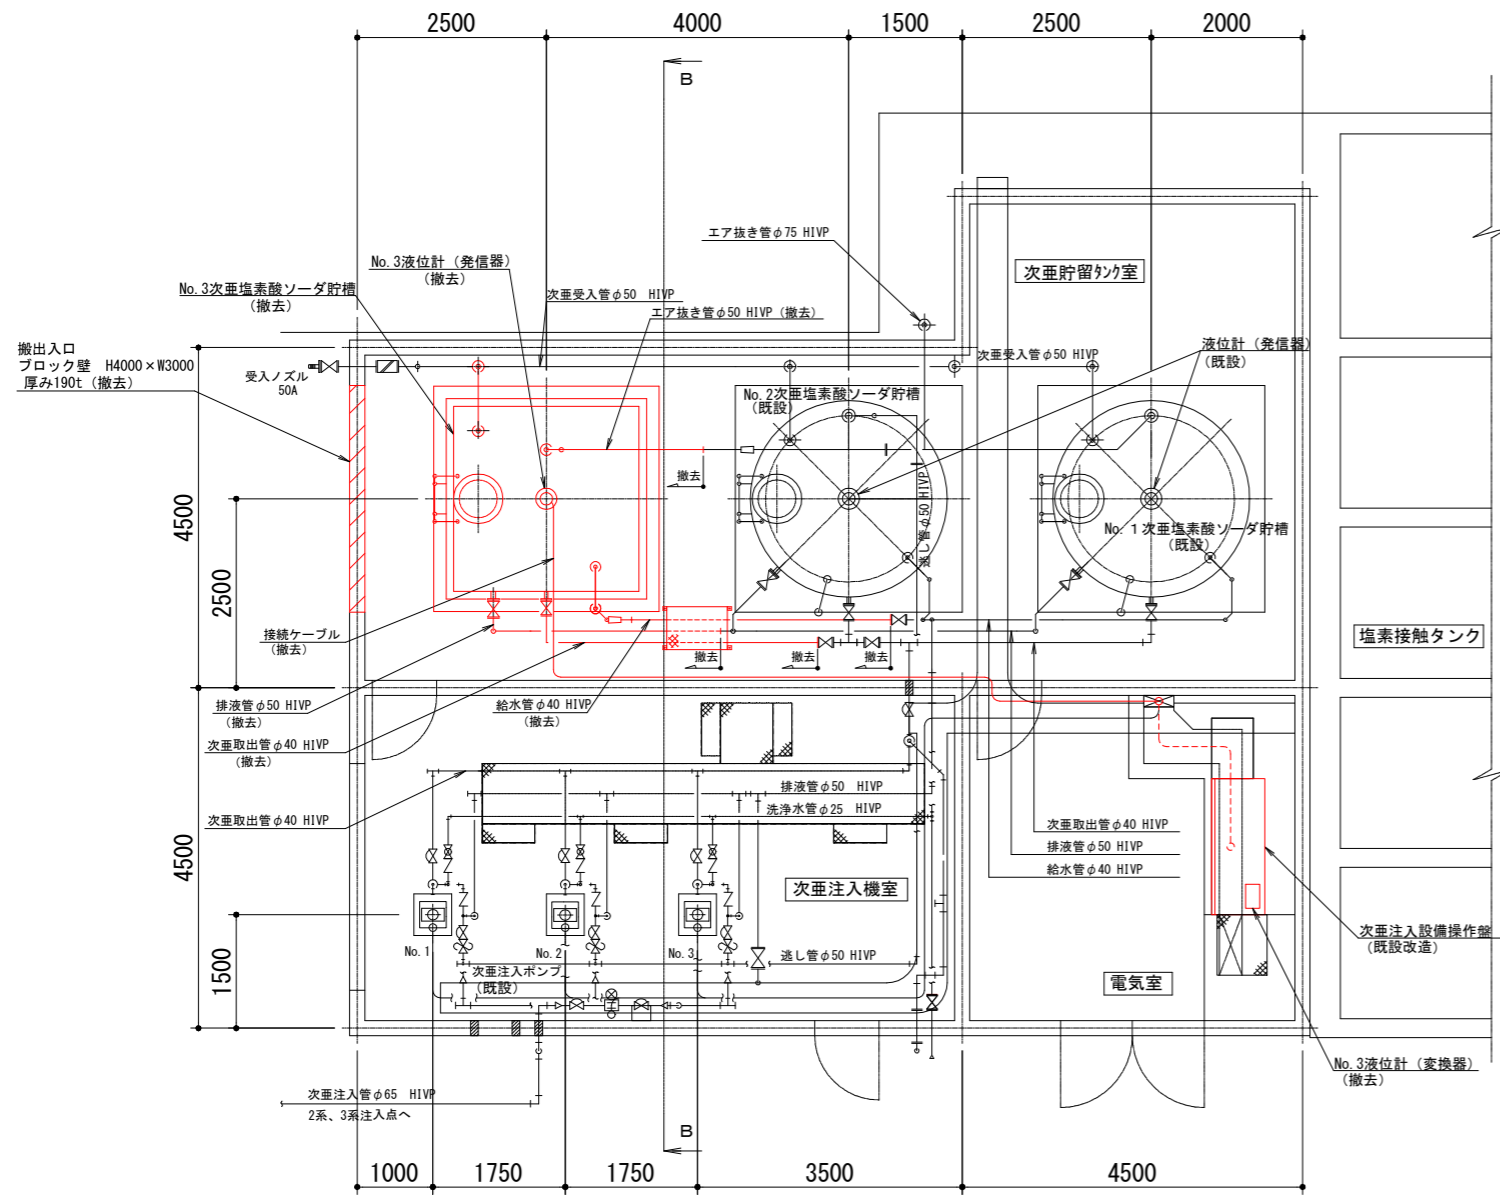

滅菌棟平面図 (S = 1 / 50)

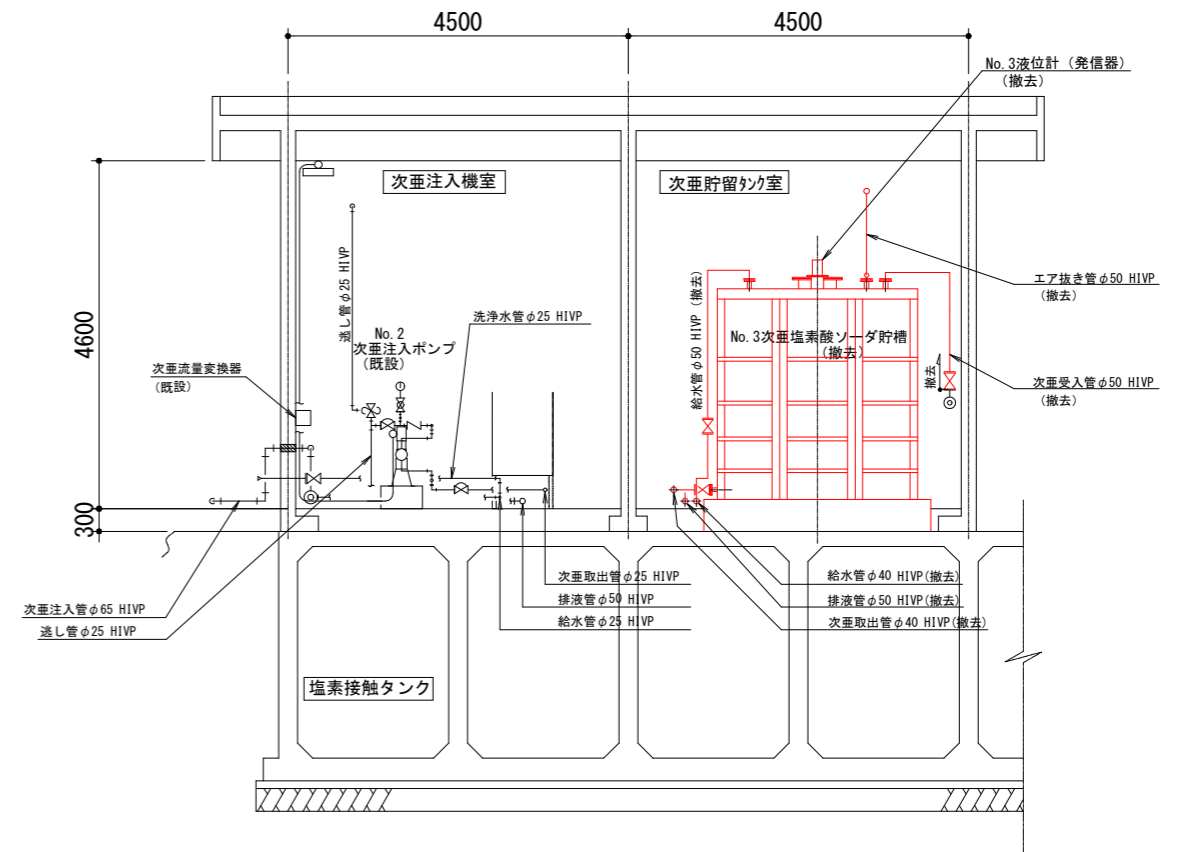

B-B断面図 (S = 1 / 50)

※ 着色部は今回工事を示す

横須賀市上下水道局				
工名	下町浄化センター消毒設備更新工事			
図名	滅菌棟平面図、B-B断面図 (撤去)			
縮尺	1/50	図書原図	面号	3 / 3
製年	令和4年6月	原図	図号	A1
課長	係長	担当者	設計者	