





一般平面図 S=1/1200

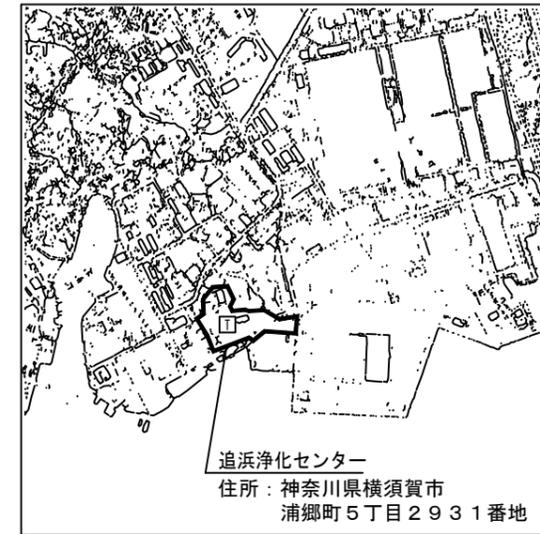



工事概要：建具更新2箇所  
ステンレス電動シャッター更新  
アルミサッシ扉更新

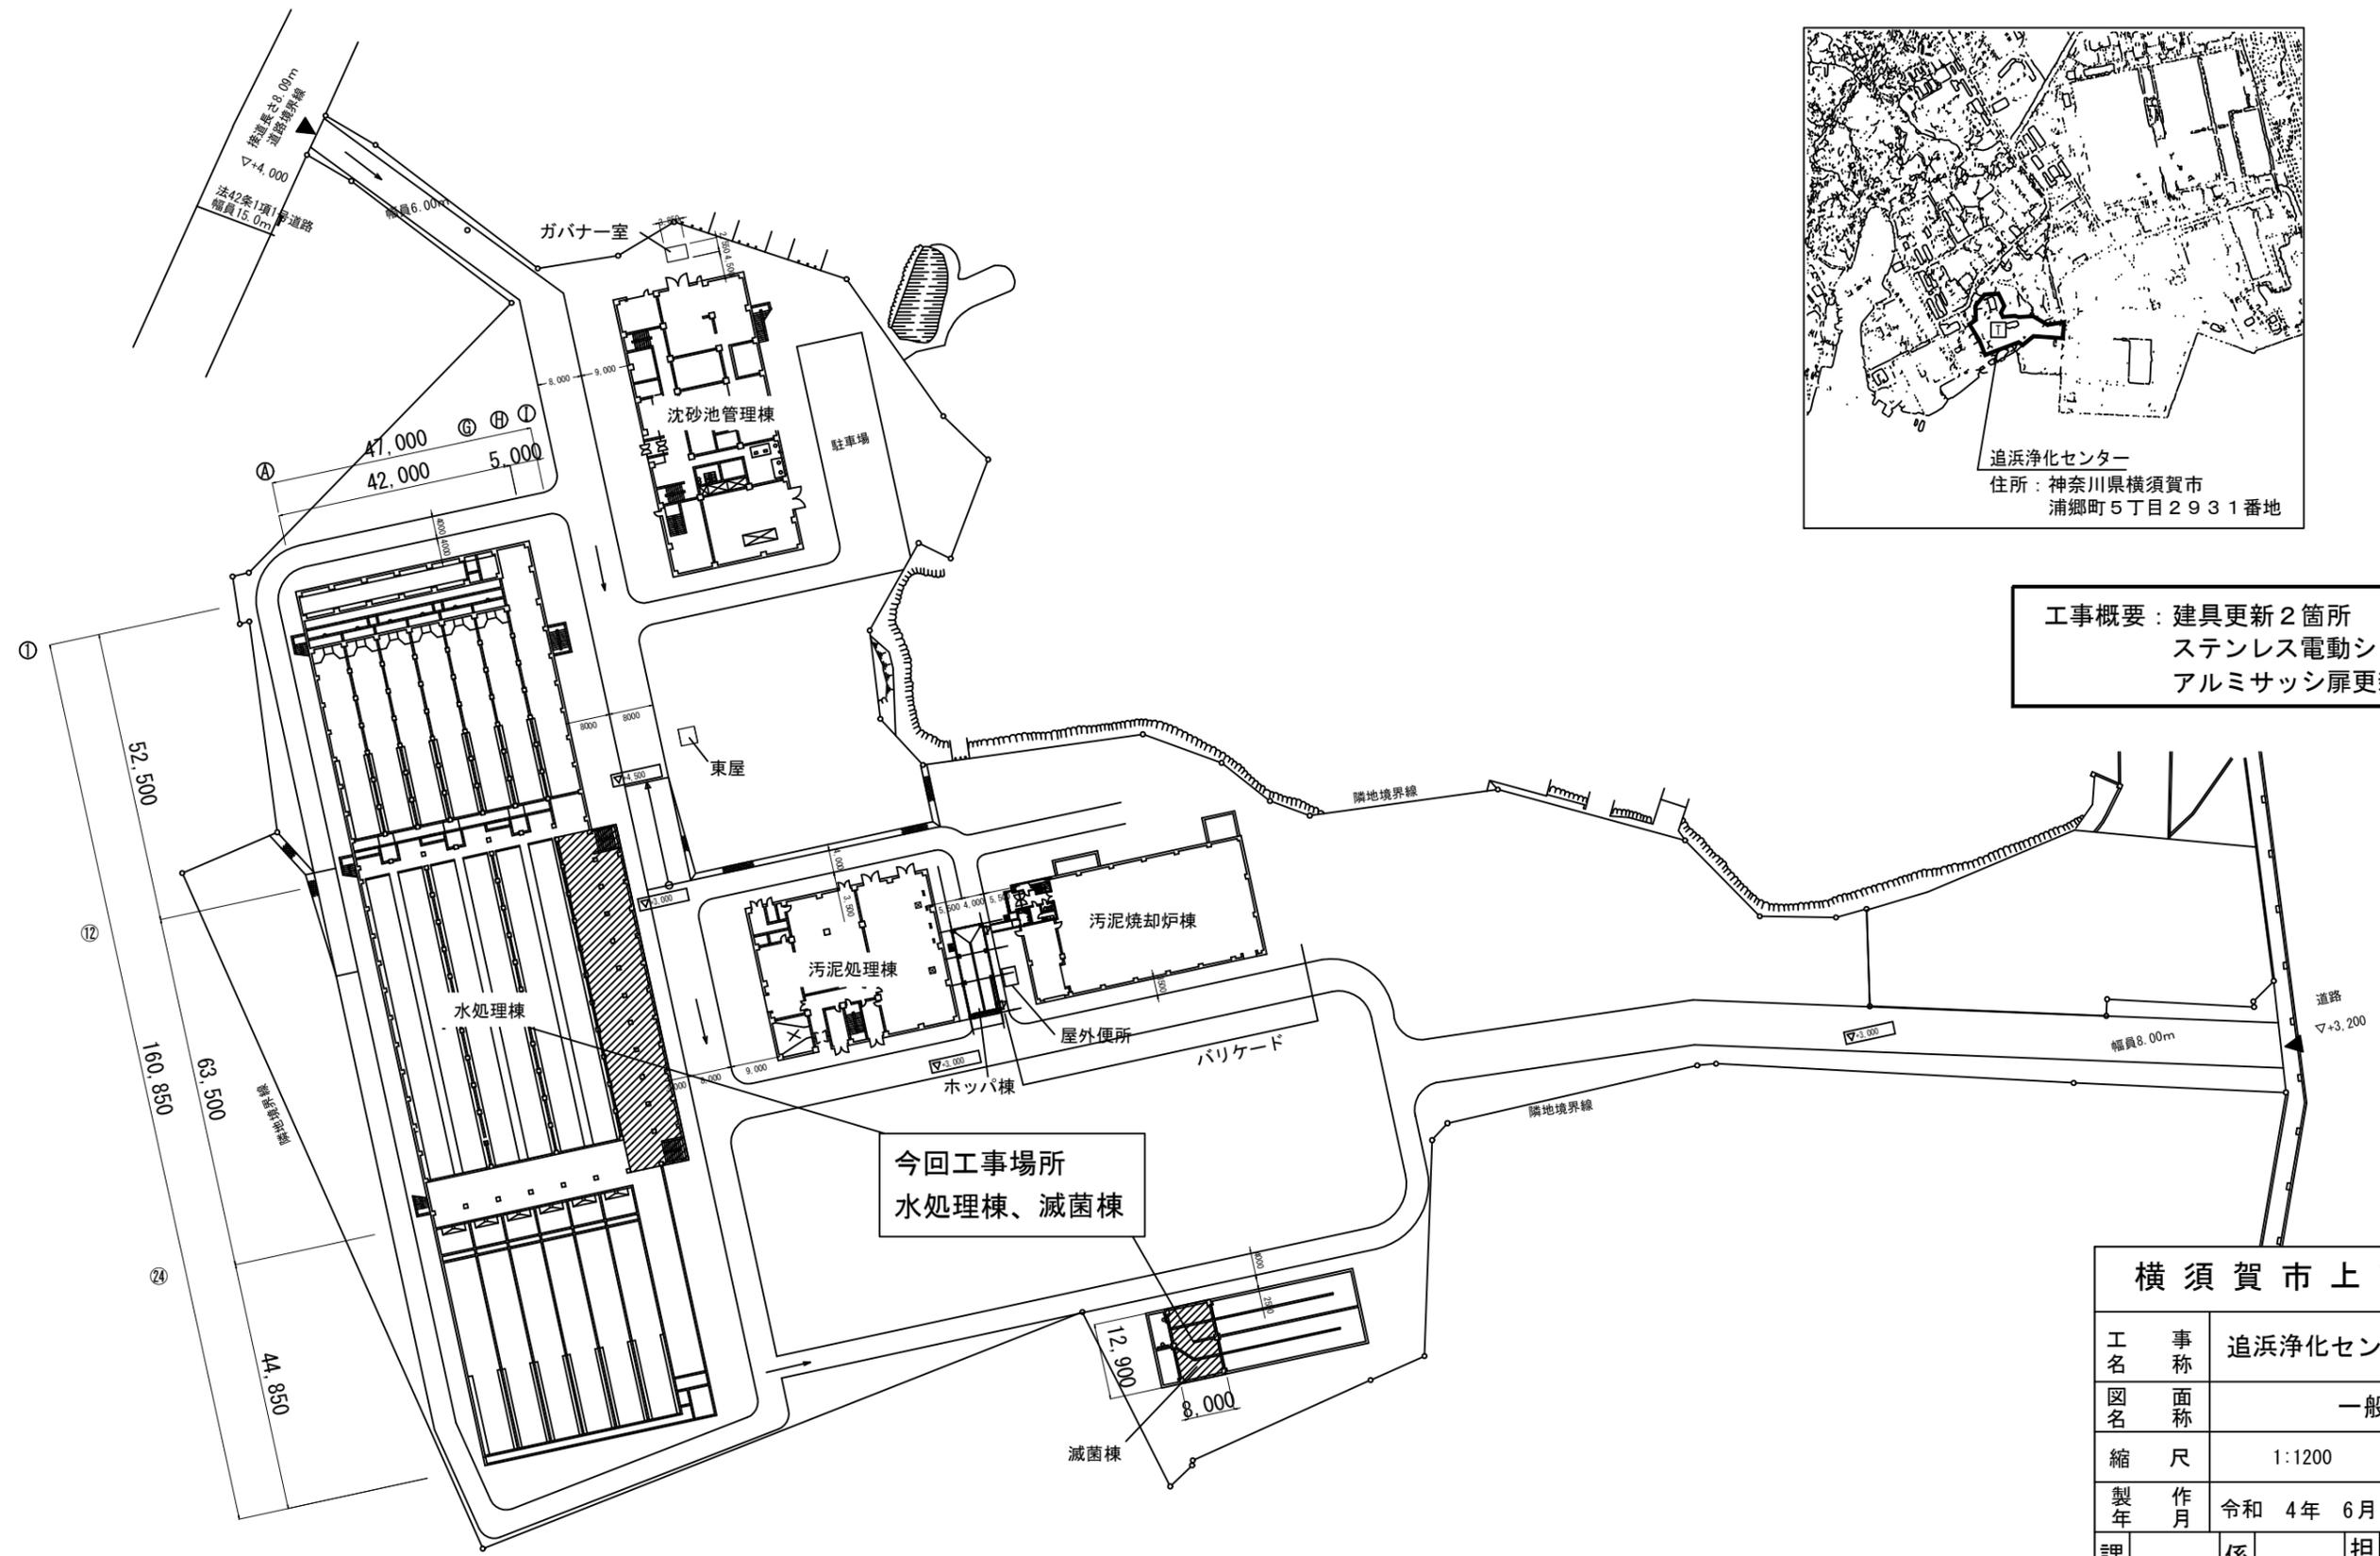

横須賀市上下水道局				
工 事 名	追浜浄化センター建具更新工事			
図 面 名	一般平面図			
縮 尺	1:1200	図 番 号	A-1	
製 作 年 月	令和 4年 6月	原 図 大 小	A3	
課 長	係 長	担 当 者	設 計 者	

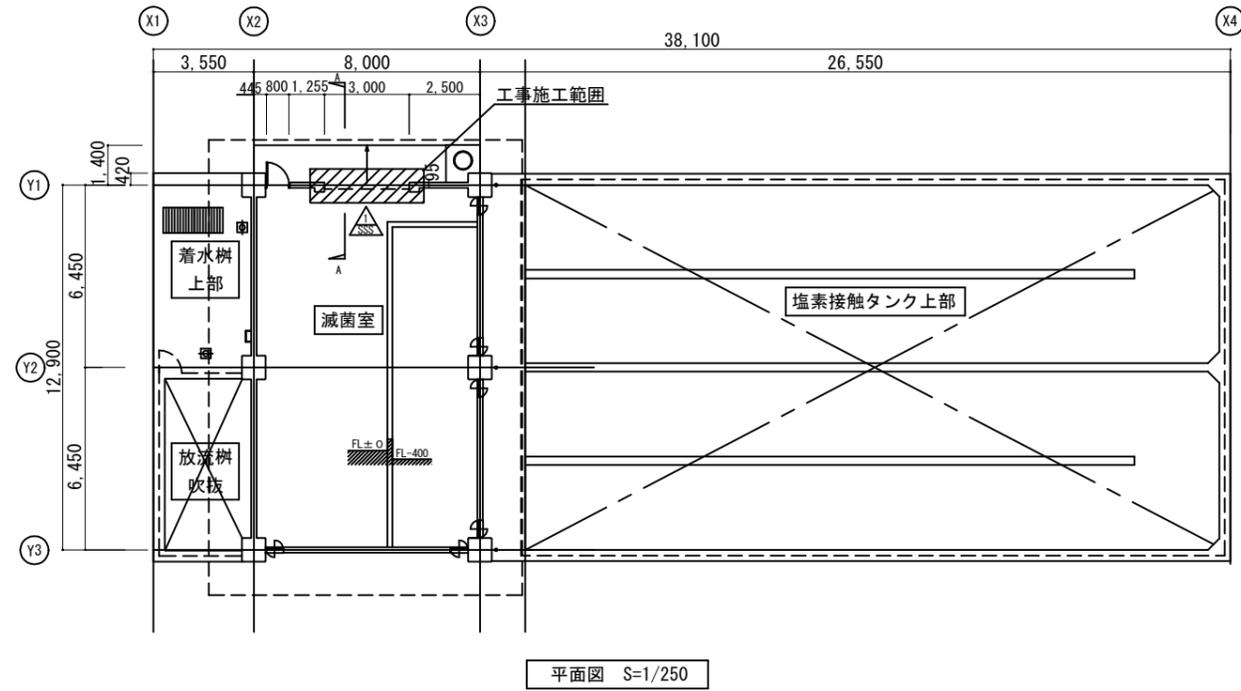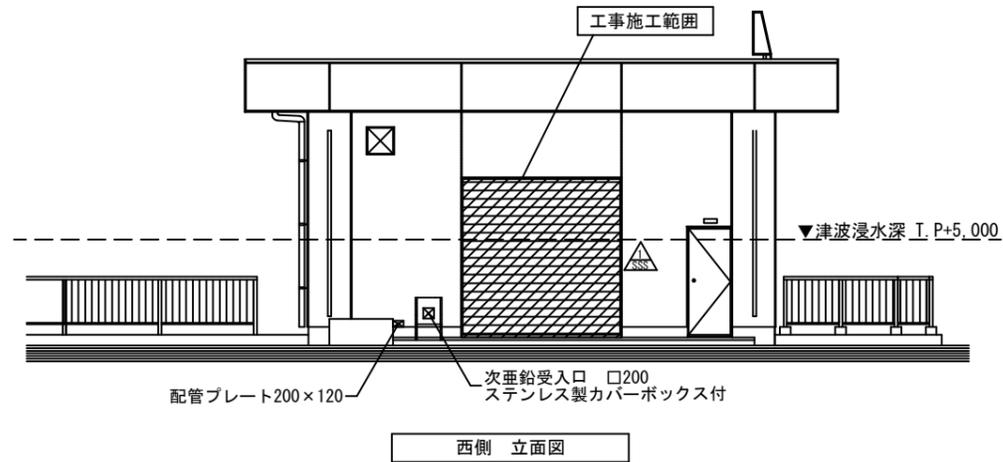


建具表		撤去		新設	
符号・名称・個数	△ SSS ステンレス製 電動シャッター	1	△ SSS ステンレス製 電動シャッター	1	
姿図					
材質	SUS t=1.5 HL		SUS t=1.5 HL		
建具 特記事項	ステンレスシャッターボックス		ステンレスシャッターボックス 既存レール使用 電動一式：電動開閉装置 障害物感知装置 3点式カウンタ付ボックス型スイッチ		

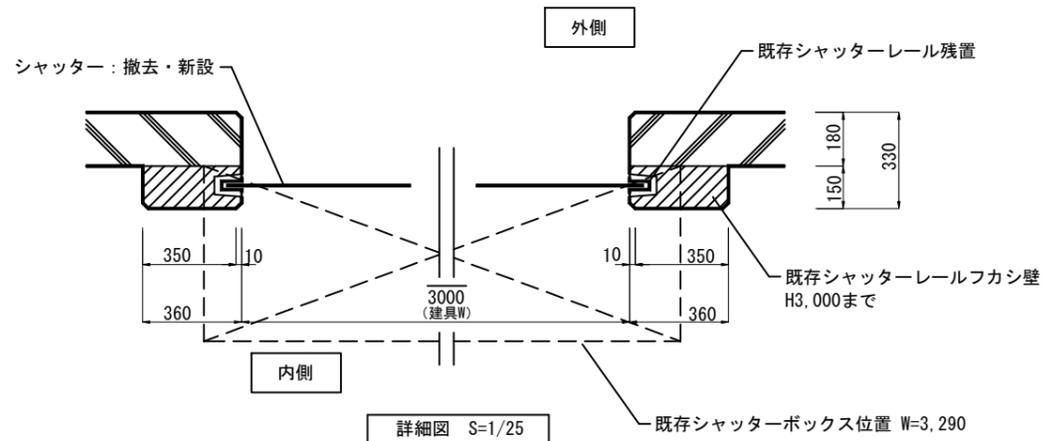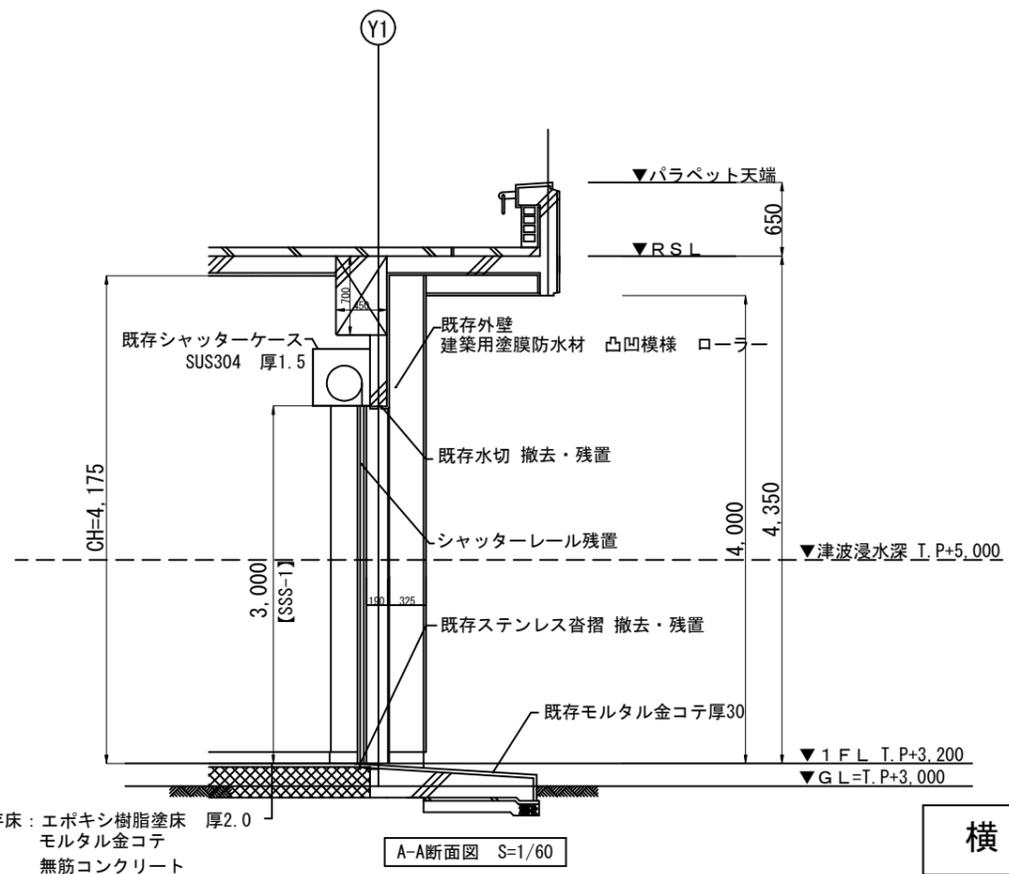

内部改修  
 壁(シャッターボックス上部:取り外し時)  
 改修前: 既存 コンクリート打放仕上 塩化ビニル樹脂エナメル塗仕上(VP)  
 改修後: 既存 コンクリート打放仕上 つや有合成樹脂エマルジョンペイント塗(EP-G)

横須賀市上下水道局				
工名	事称	追浜浄化センター建具更新工事		
図名	面称	滅菌棟 平面図、立面図、建具表、断面図、詳細図		
縮尺	図示	図番	面号	A-2
製年	作月	令和 4年 6月	原図 サイズ	A3
課長	係長	担当者	設計者	



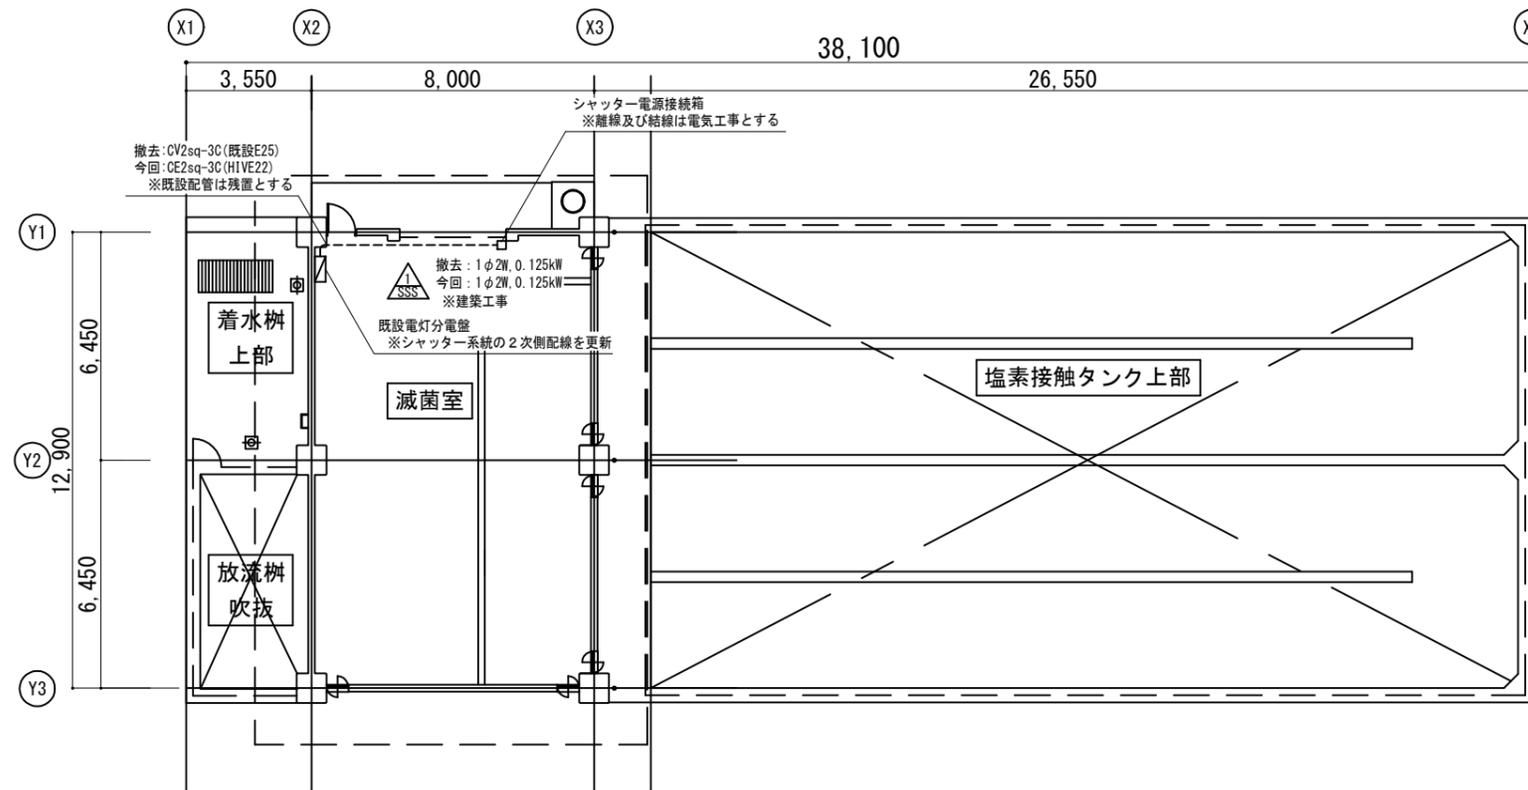

滅菌棟平面図（電気設備） S=1/200

横須賀市上下水道局				
工名	事称	追浜浄化センター建具更新工事		
図名	面称	滅菌棟平面図（電気設備）		
縮尺	1/200	図番	面号	E-1
製年	作月	令和 4年 6月	原図サイズ	A3
課長	係長	担当者	設計者	