




横須賀市大津町4丁目1番地先



| | | | |
|-----------|--------------------|-----|-----|
| 横須賀市上下水道局 | | | |
| 図名 | 6工区根岸第2排水区合流管布設替工事 | | |
| 種別 | 位置図、平面図 | | |
| 縮尺 | 図示 | 図番 | 1/2 |
| 製年月 | 令和 4年 6月 日 | | |
| 課長 | 係長 | 担当者 | 設計者 |

縦断面図 縦 S=1/100
横 S=1/300

横断面図 S=1/100

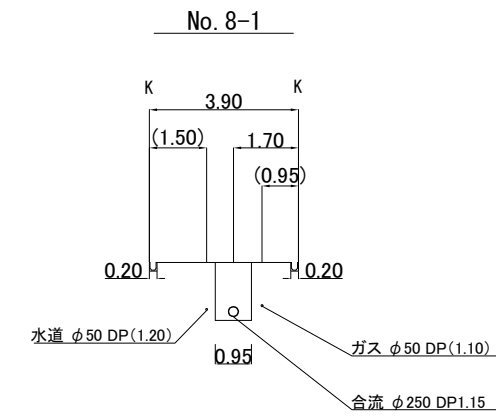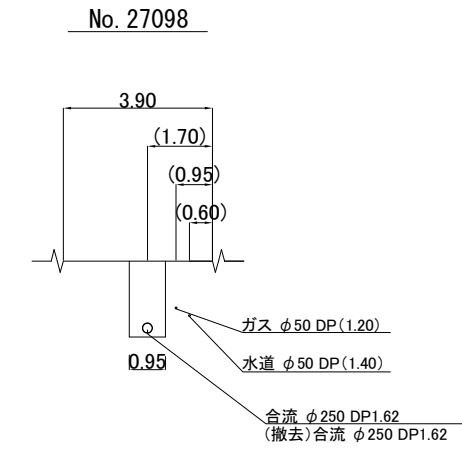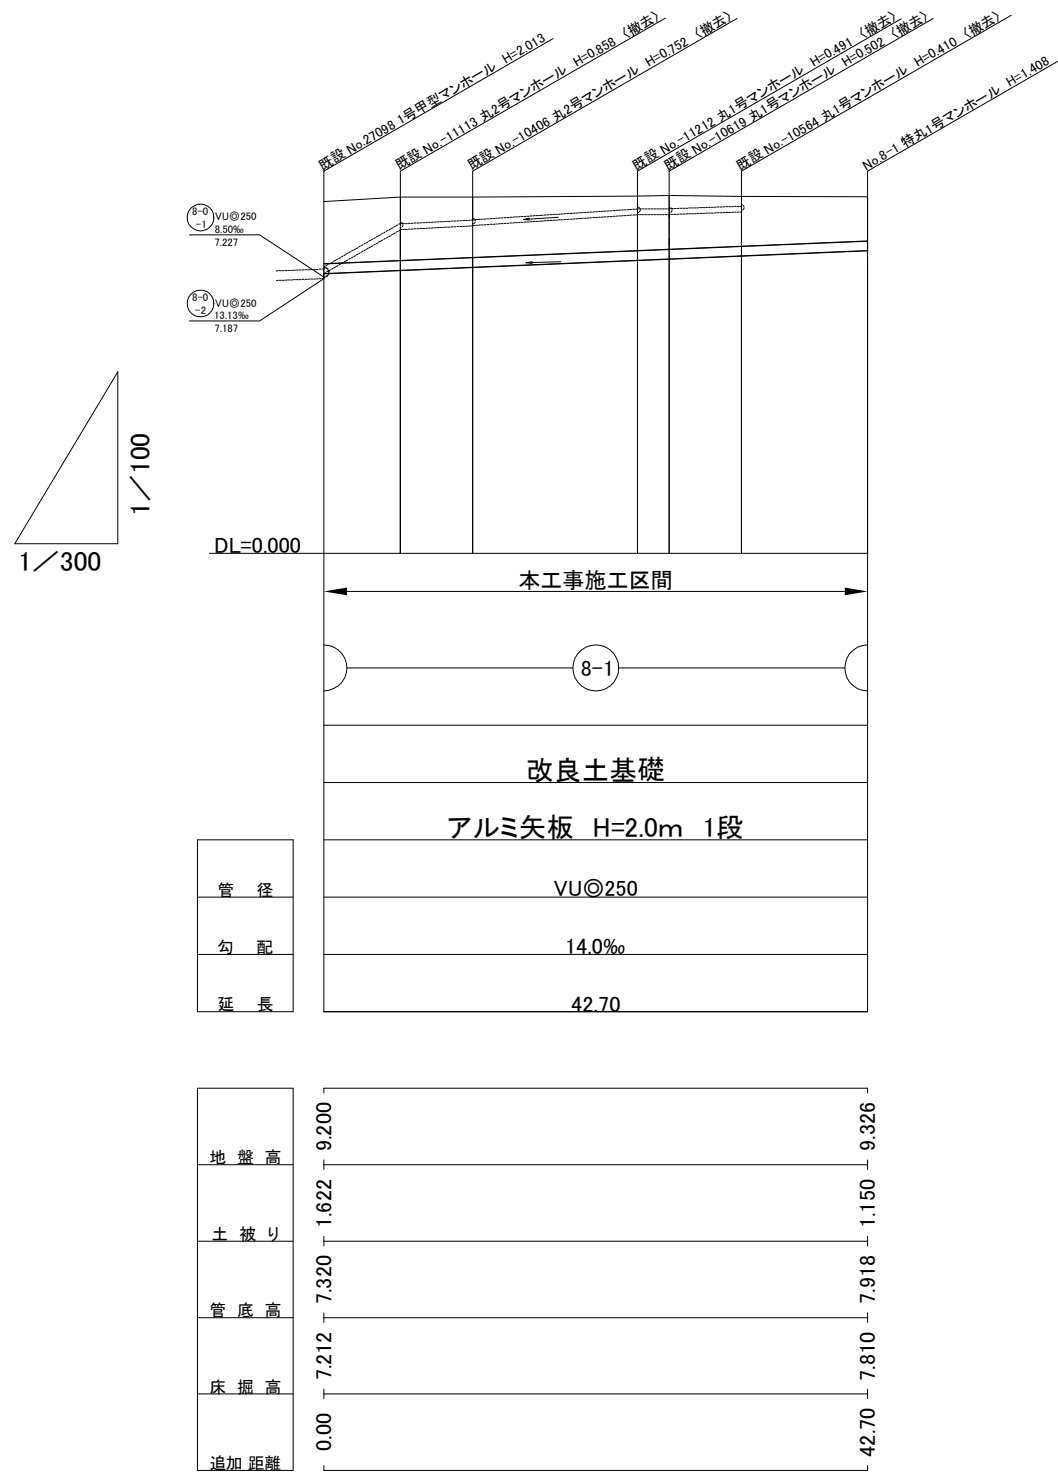

| | | | | |
|-----------|--------------------|-----|-----|-----|
| 横須賀市上下水道局 | | | | |
| 図名 | 6工区根岸第2排水区合流管布設替工事 | | | |
| 種別 | 縦断面図、横断面図 | | | |
| 縮尺 | 図示 | 図番 | 面号 | 2/2 |
| 製作年 | 令和 4年 6月 日 | | | |
| 課長 | 係長 | 担当者 | 設計者 | |