



工事場所:市立追浜中学校
横須賀市夏島町12番地

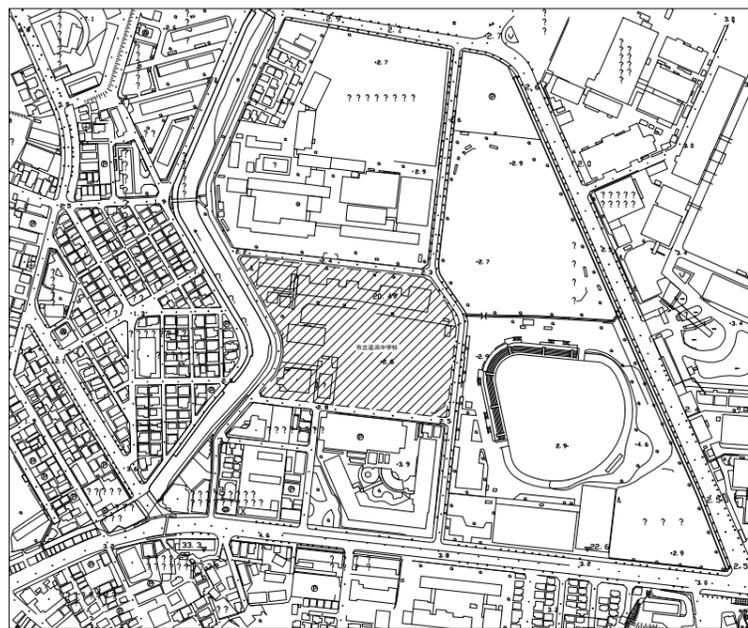

案内図 NS

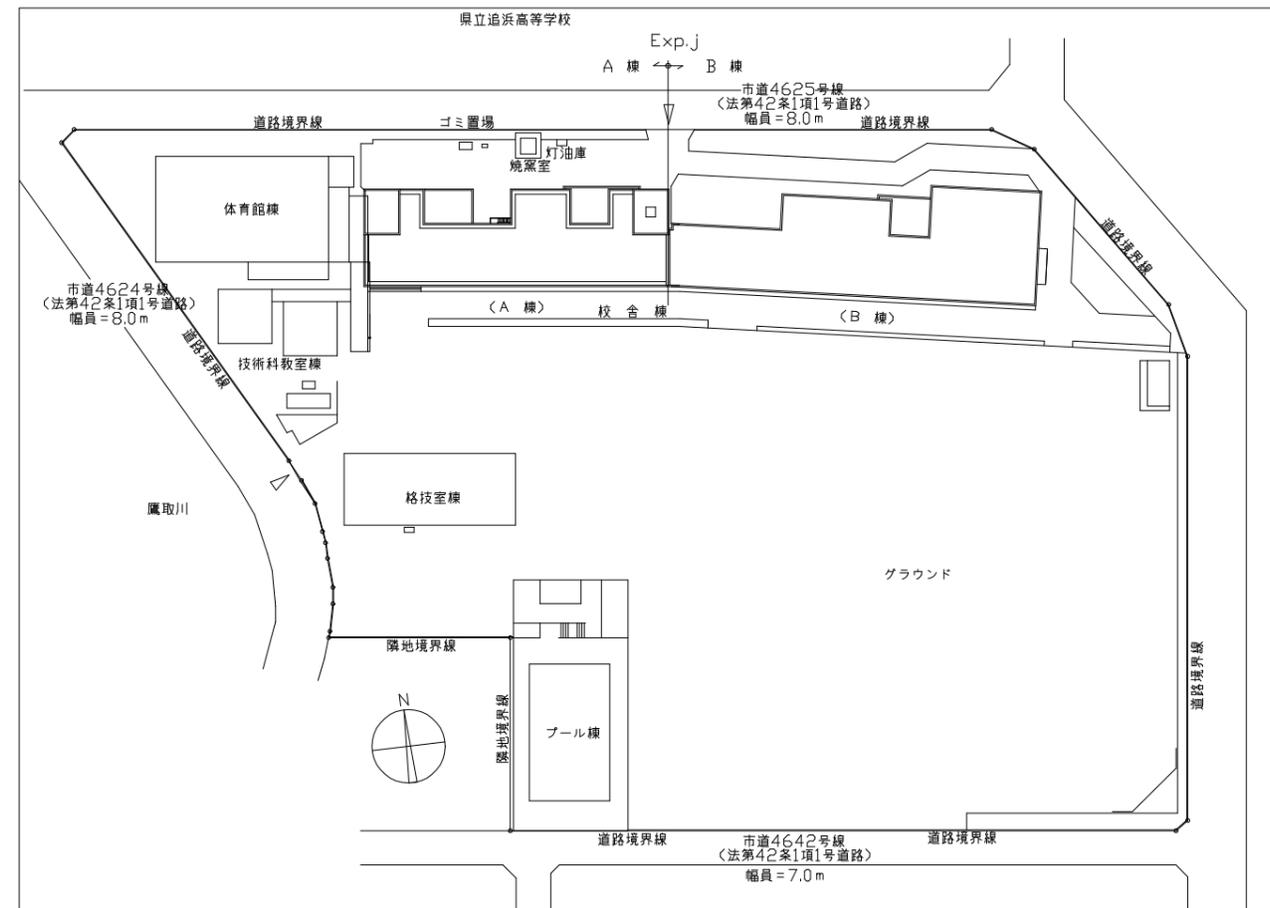

配置図 1:1000


凡例

図中特記無き記号は以下の通り


- | | | | | | |
|----------|-------------------------|---|--------------------------|---|-----------|
| — | IE5.5sq × 3,E5.5sq(G22) | ✕ | IE5.5sq × 3,E2.0(G22) 撤去 | — | 配管配線:既設 |
| S | 空調電源盤 | ✕ | アンテナ 撤去 | ⊠ | プルボックス:既設 |
| | 取外し再取付 | ✕ | アンテナ 1段 | □ | 空調機・水槽 |
| | ELB50AF/50AT × 4 | | | □ | 別途機械設備工事 |
| | SUS製基台新設 | | | | |
| □ | 防犯カメラ | | | | |
| | 取外し再取付 | | | | |
| ⊠ | プルボックス | | | | |
| | ステンレス製,防水,ET付 | | | | |
| T | アンテナ | | | | |
| | 1段 | | | | |
| ● | 電極 3P | | | | |
| | 3P | | | | |

注記

- ・空調電源盤基礎は別途建築工事
- ・不要な配管配線、ケーブル等は撤去処分とする。
- ・防犯カメラは取外し後、工事期間中は使用できるようにすること。
- ・電気主任技術者の立会費用は別途(学校管理課)の負担とする。

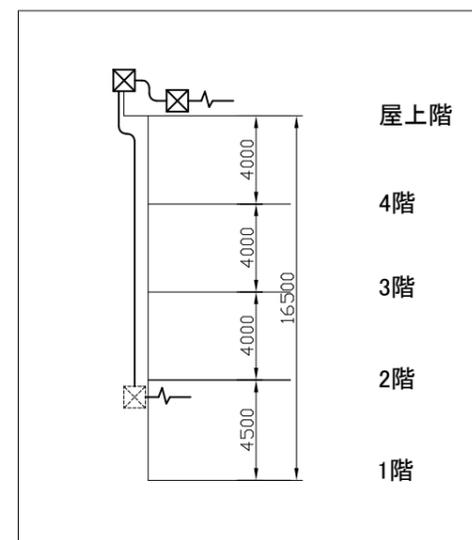


立面図 1:200

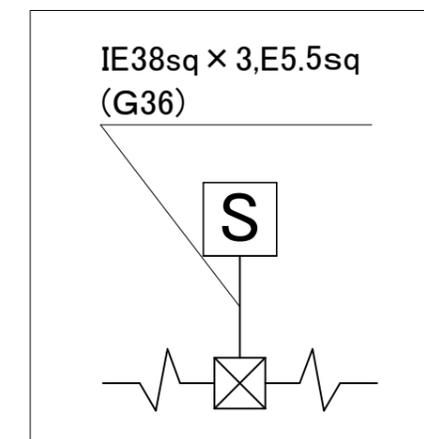


幹線分岐図 1:100

工事名	市立追浜中学校屋上防水改修電気設備工事		設計者資格氏名	級建築士登録第 号		課長	主査等	担当者
図面名称	案内図・配置図・立面図・幹線分岐図	図番	1/3	縮尺	1:100 1:200 1:1000 (A2)	作図	令和4年8月日	


横須賀市
都市部 公共建築課

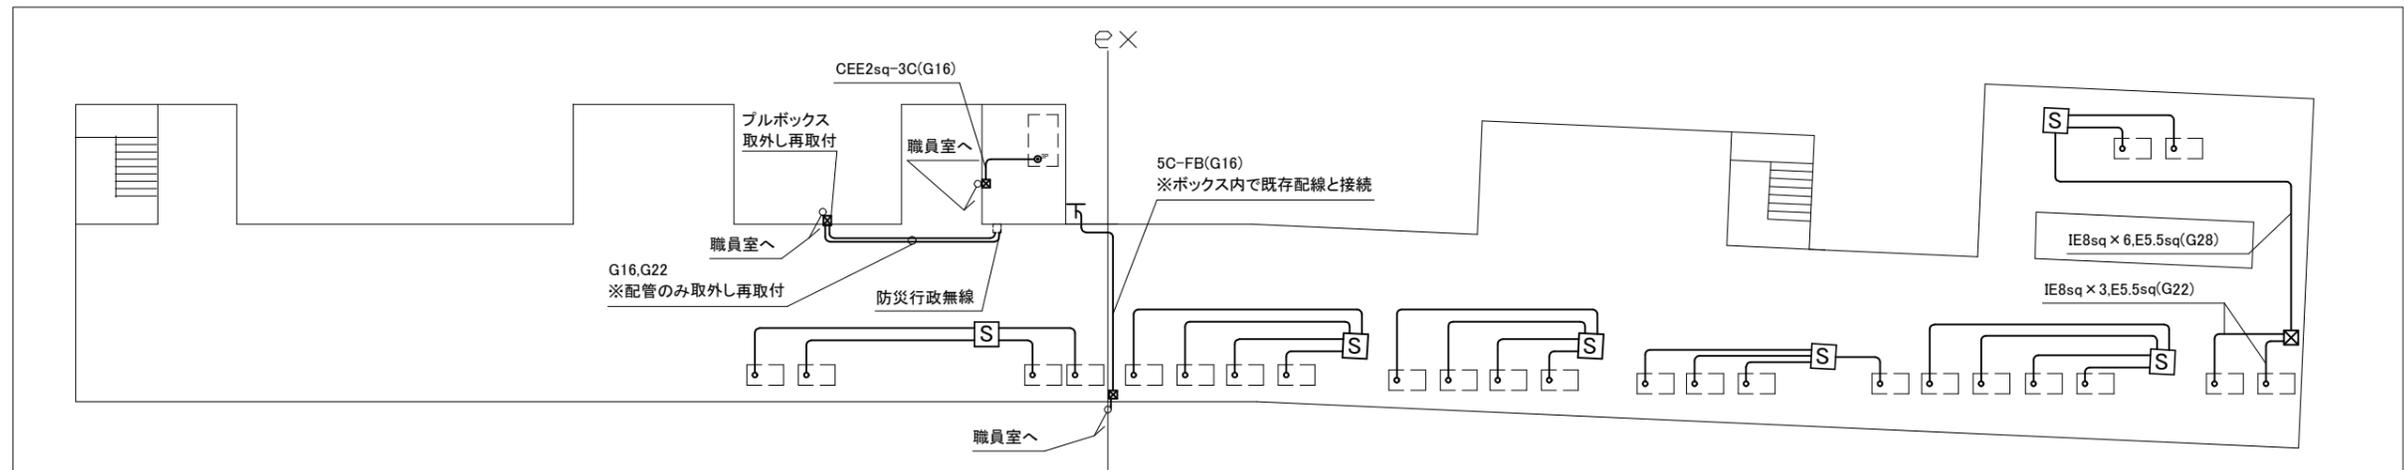

屋上電源・弱電改修図 1:300

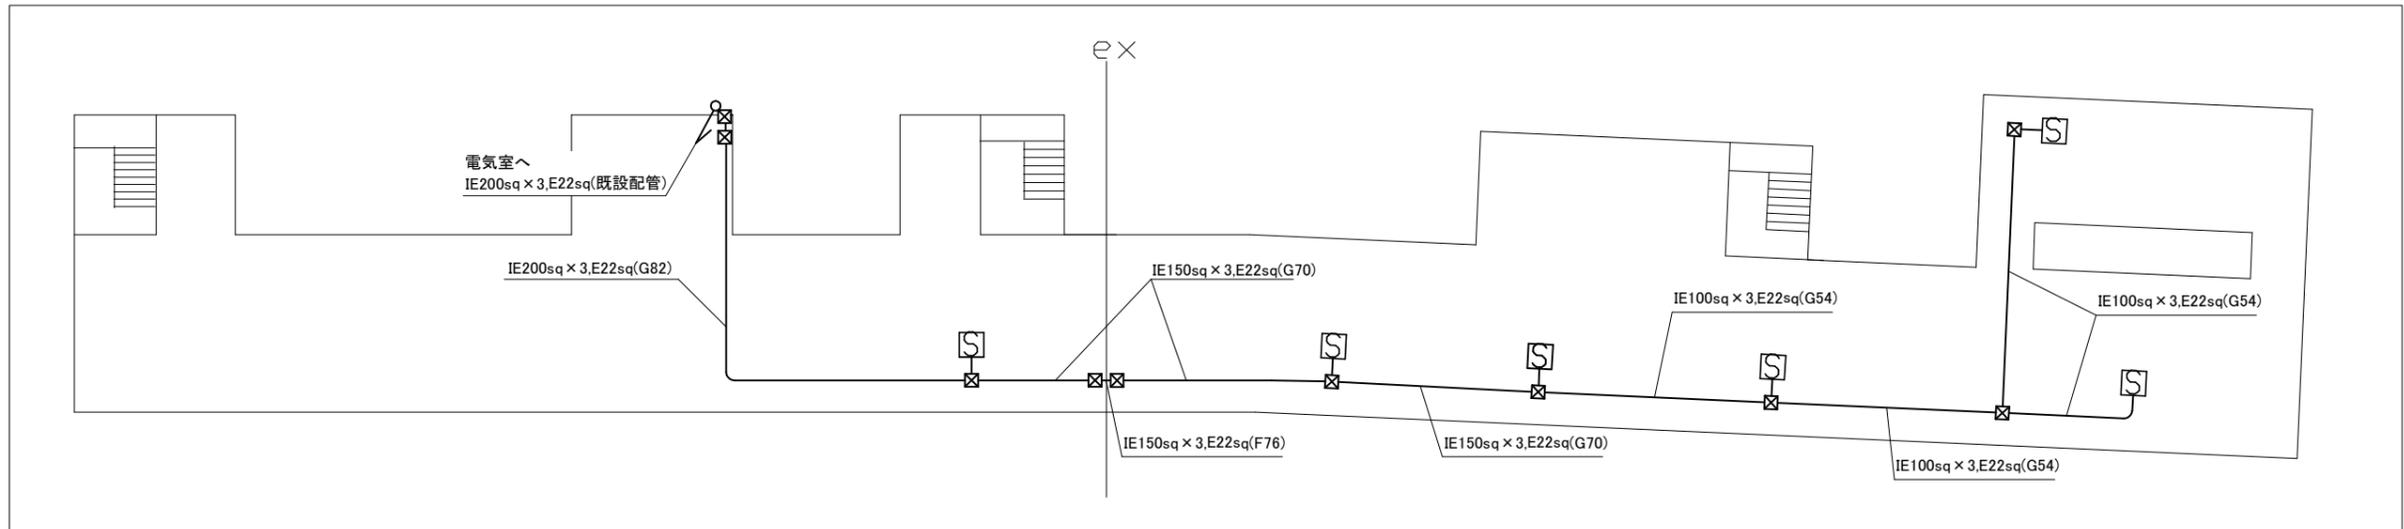


屋上幹線改修図 1:300

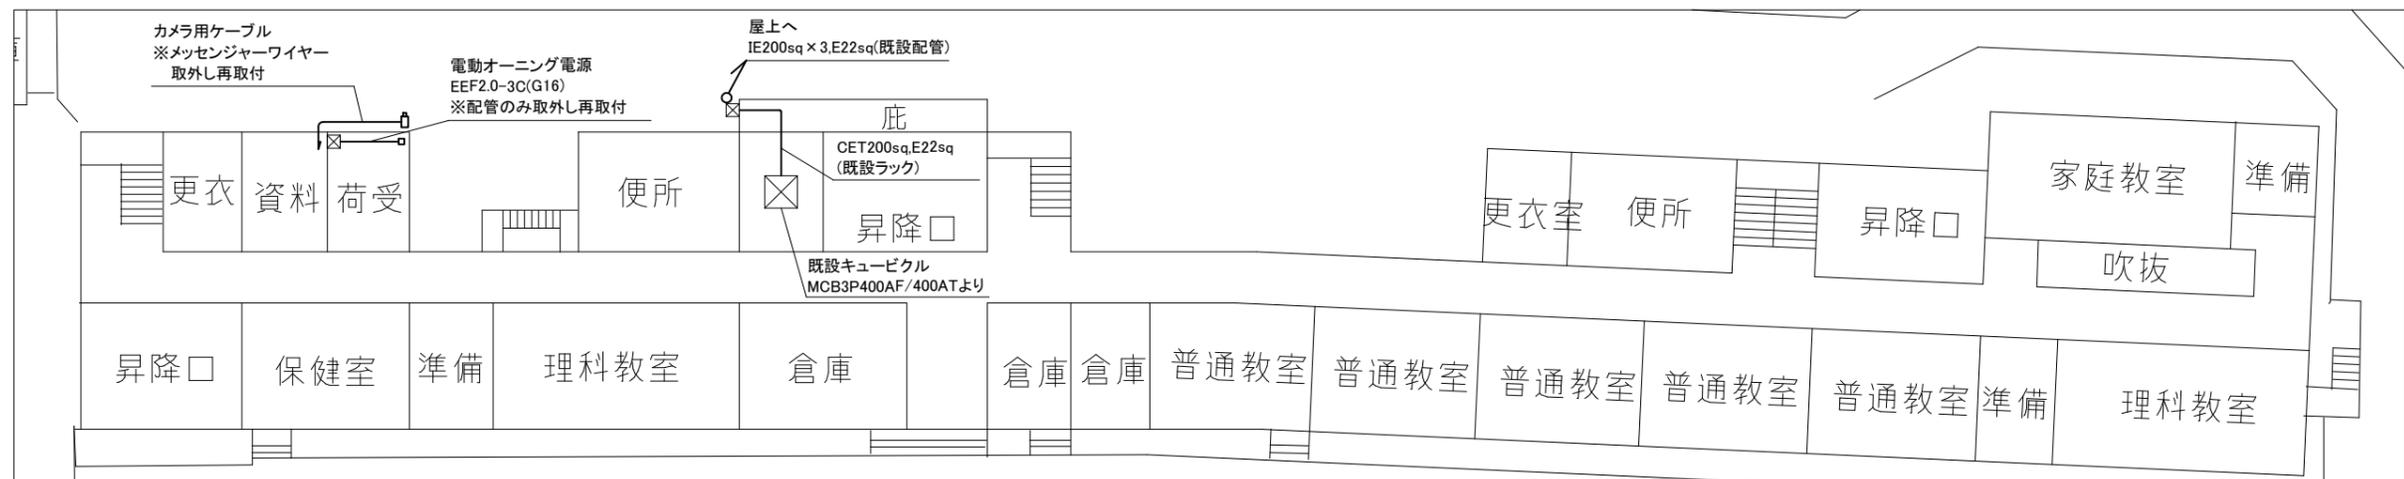


1階改修図 1:300


工事名	市立追浜中学校屋上防水改修電気設備工事			設計者資格氏名	級建築士登録第 号			課長	主査等	担当者	横須賀市 都市部 公共建築課
図面名称	各階改修図	図番	2/3	縮尺	1:300(A2)	作図	令和4年8月日				

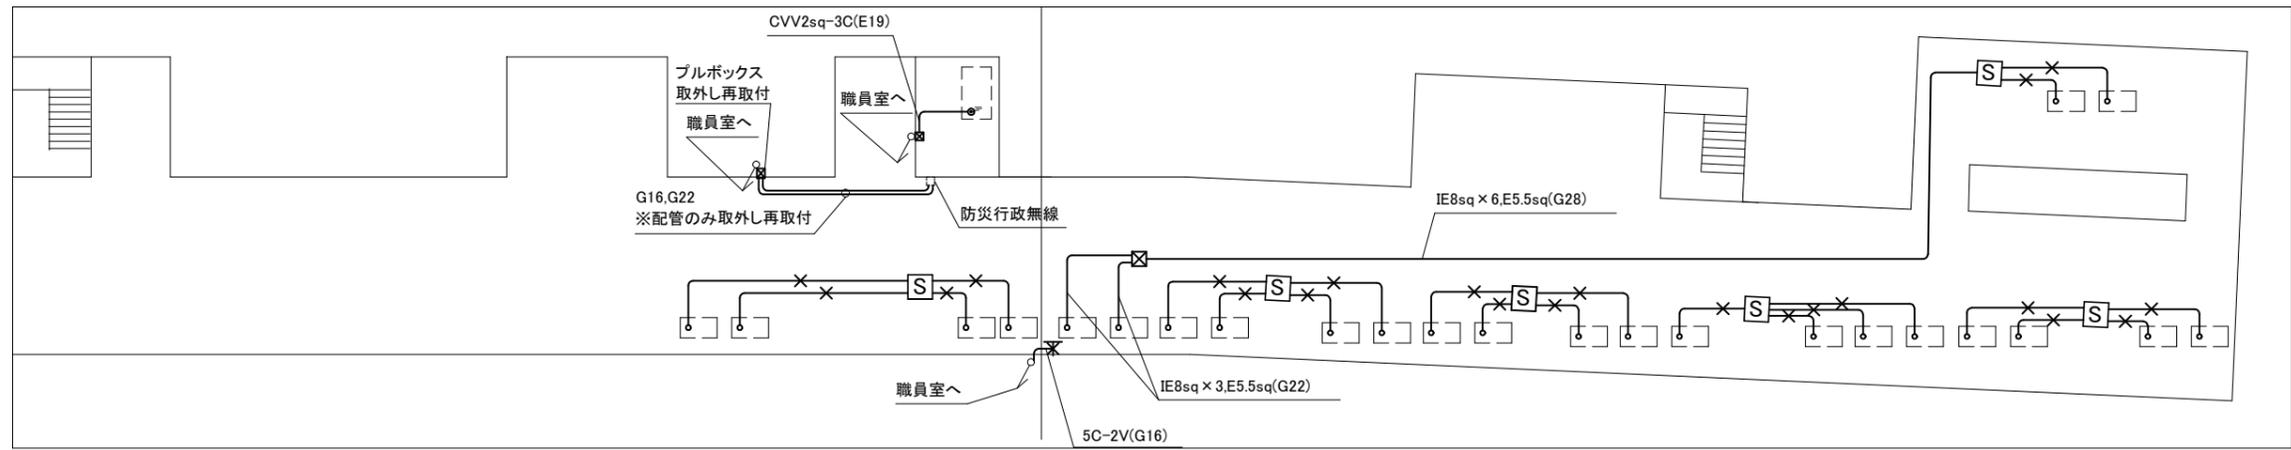

屋上電源・弱電撤去図 1:300

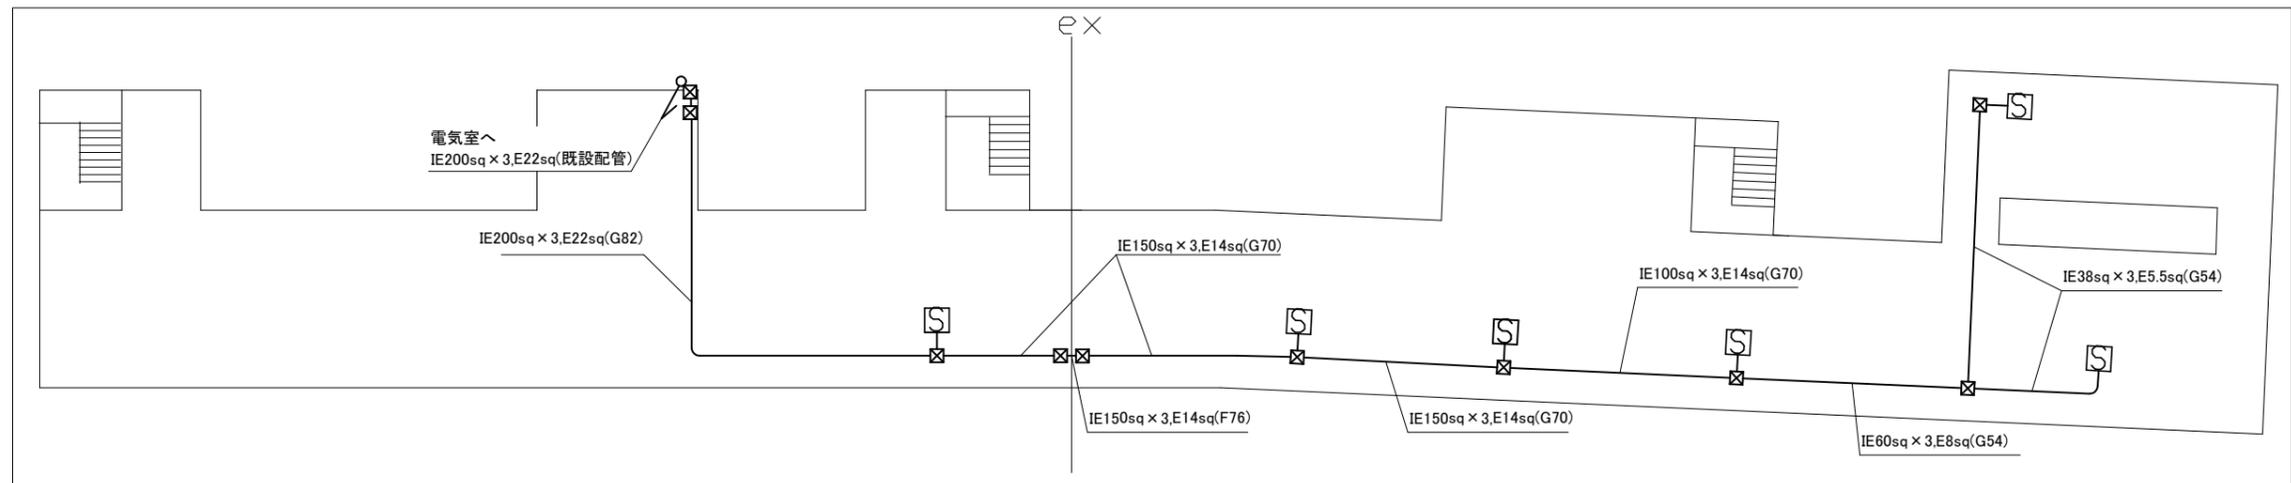

屋上幹線撤去図 1:300

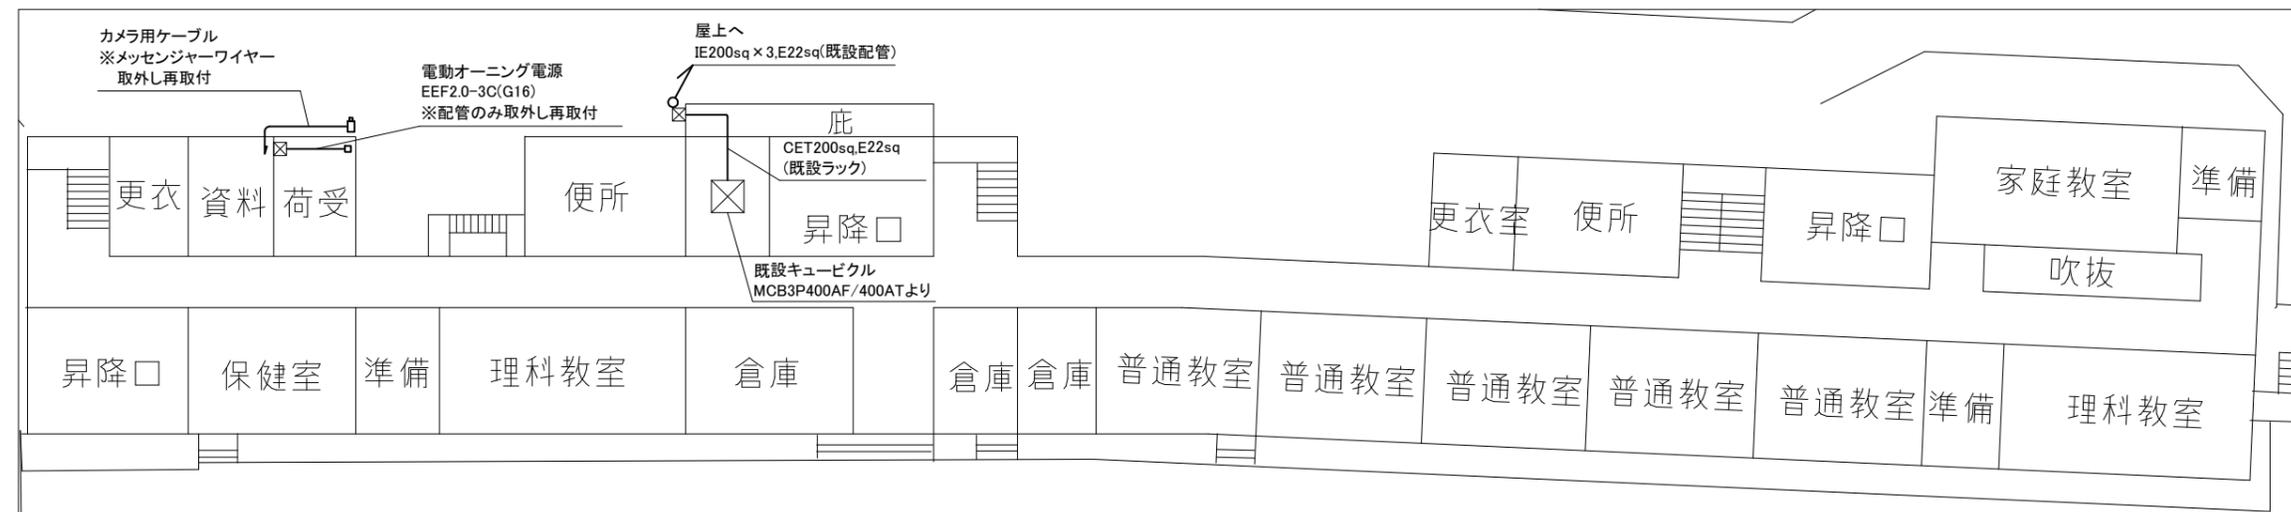

1階撤去図 1:300

工事名	市立追浜中学校屋上防水改修電気設備工事			設計者資格氏名	級建築士登録第 号			課長	主査等	担当者	横須賀市 都市部 公共建築課
図面名称	各階撤去図	図番	3/3	縮尺	1:300(A2)	作図	令和4年8月日				