


案内図

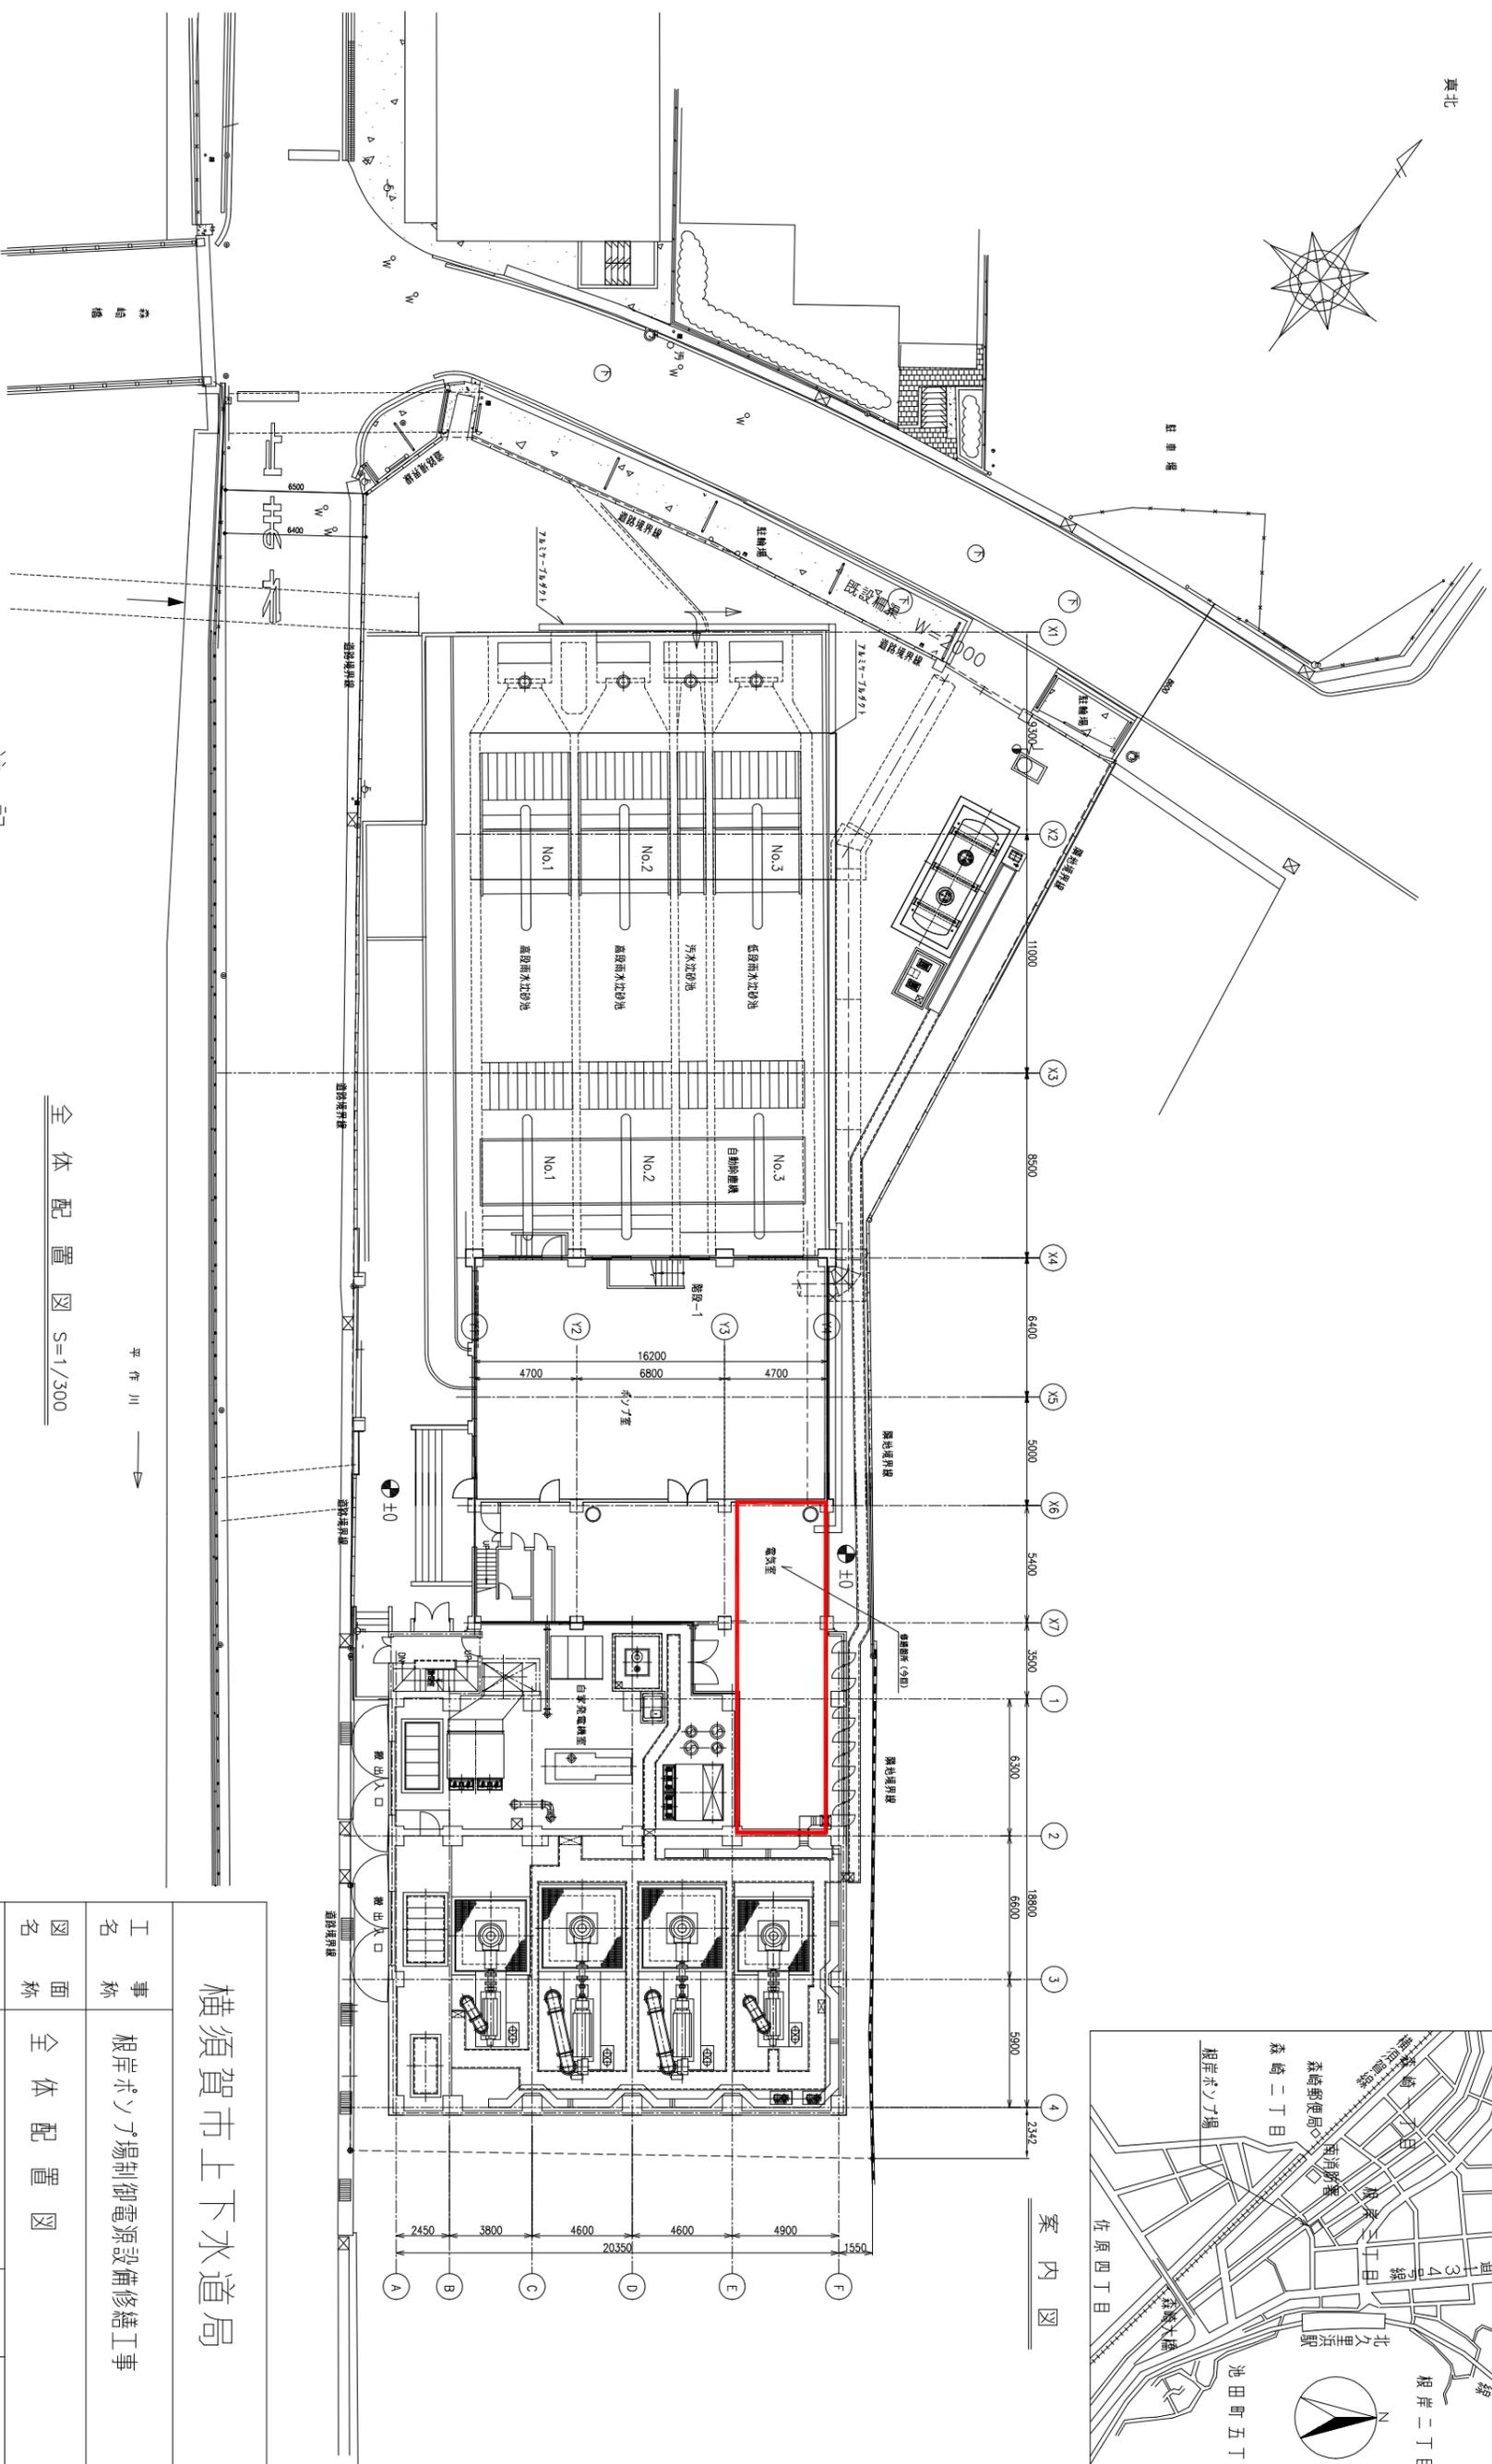

全体配置図 S=1/300

注記

1. 電気室 は、今回の修繕箇所を示す。

横須賀市上下水道局

工名 根岸ポンプ場制御電源設備修繕工事

図名 全体配置図


縮尺 1/300

製作用年 令和4年8月

課長	主査	係長	担当者	設計者

図番 1/4

原寸図 A3

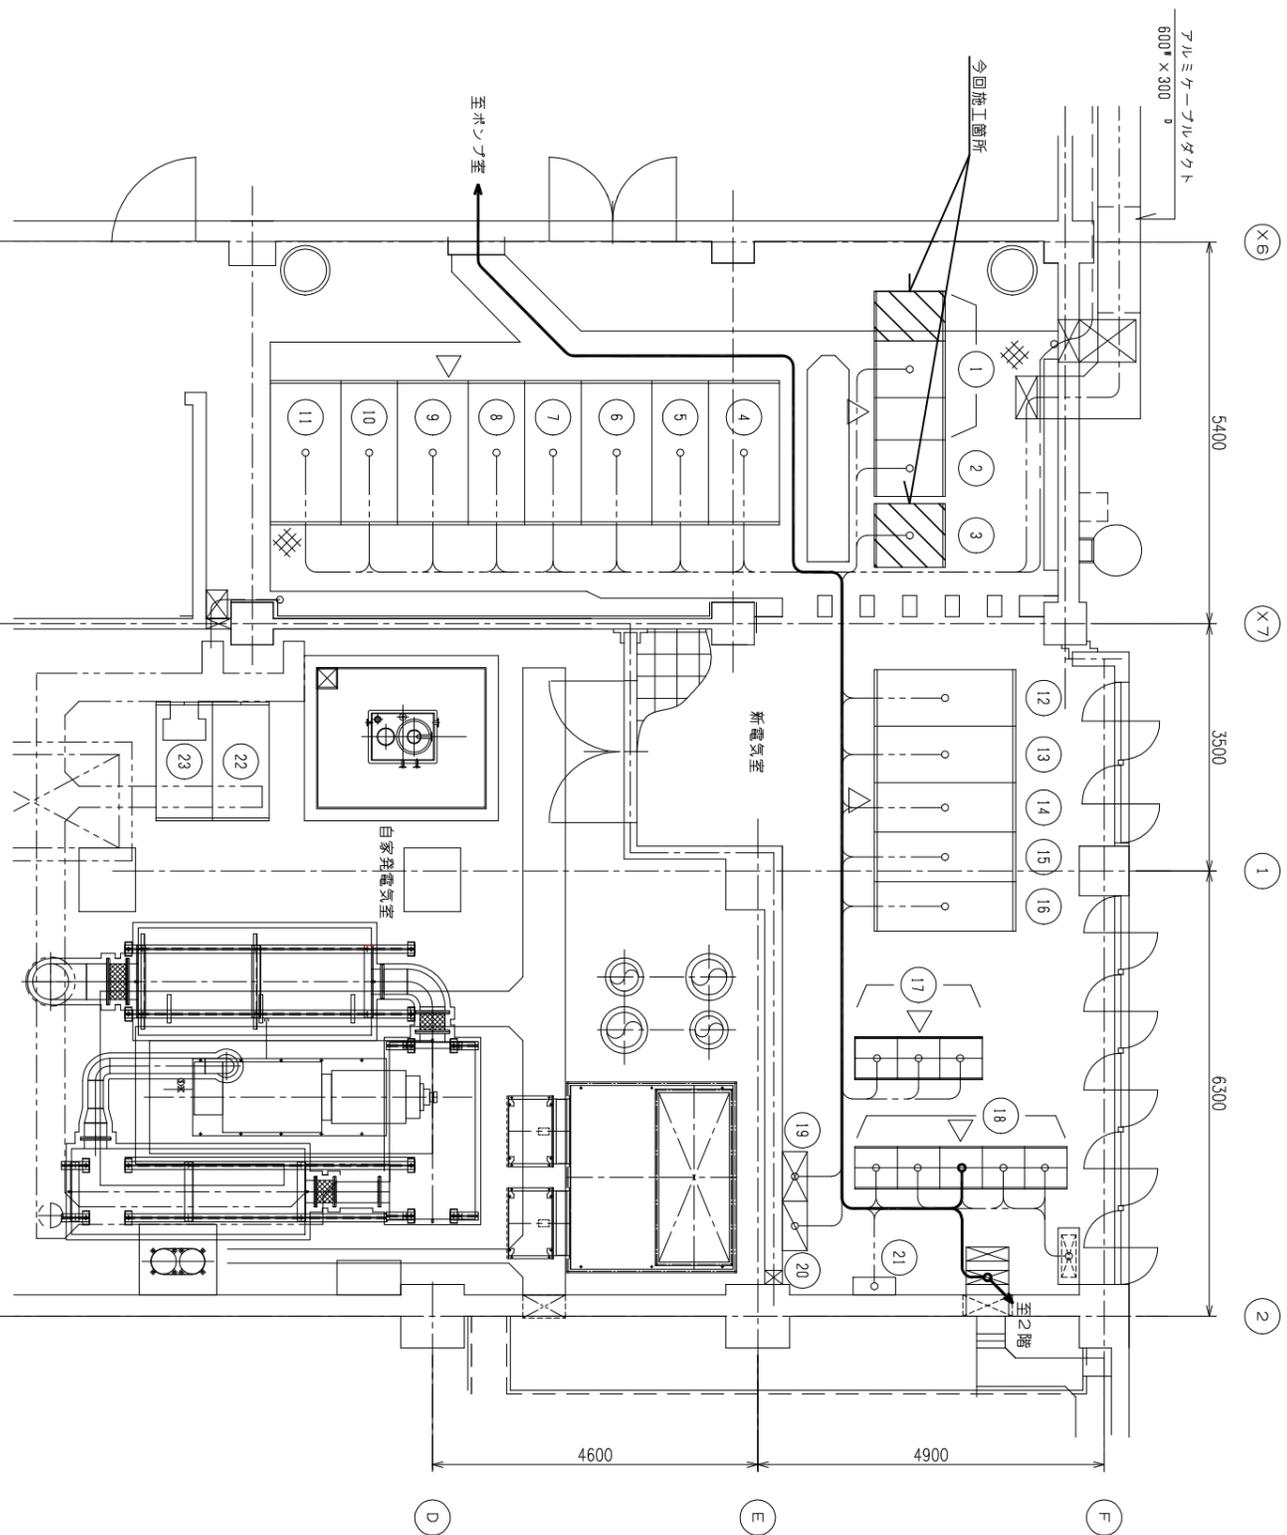

本館1階電気室・雨水ポンプ棟1階 S=1/100

NO	名称	記号	備考
①	無停電電源装置	UPS1, 2, 3	修繕
②	交流分電盤	UPS4	既設
③	直流電源装置	DC1	修繕
④	引込盤	MC1	既設
⑤	受電盤	MC2	既設
⑥	自家発電機	MG3	既設
⑦	動力変圧器一次/照明変圧器一次盤	MC4	既設
⑧	汚水ポンプ一次/コンプレッサ一次盤	MC5	既設
⑨	動力変圧器盤	LC1	既設
⑩	動力主幹盤	LC2	既設
⑪	照明変圧器盤	LC3	既設
⑫	NO.1 コンプレッサ盤	SC1	既設
⑬	NO.2 コンプレッサ盤	SC2	既設
⑭	NO.3 汚水ポンプ盤	P13	既設
⑮	NO.2 汚水ポンプ盤	P12	既設
⑯	NO.1 汚水ポンプ盤	P11	既設
⑰	沈砂池設備コントロールセンター	CC-1	既設
⑱	ゲート・ポンプ設備コントロールセンター	CC-P1	既設
⑲	建築主幹盤		既設
⑳	電灯分電盤		既設
㉑	接地端子箱		既設
㉒	自動始動盤		既設
㉓	発電機盤		既設

- 注記
1. は今回修繕箇所を示す。
 2. 斜記なきものは既設を示す。

横須賀市上下水道局

工名 根岸ポンプ場制御電源設備修繕工事


図名 本館1階電気室・雨水ポンプ棟1階

縮尺 1/100 図番号 2/4


製作月 令和4年8月 原図サイズ A3

課長 主任 係長 担当者 設計者


凡例

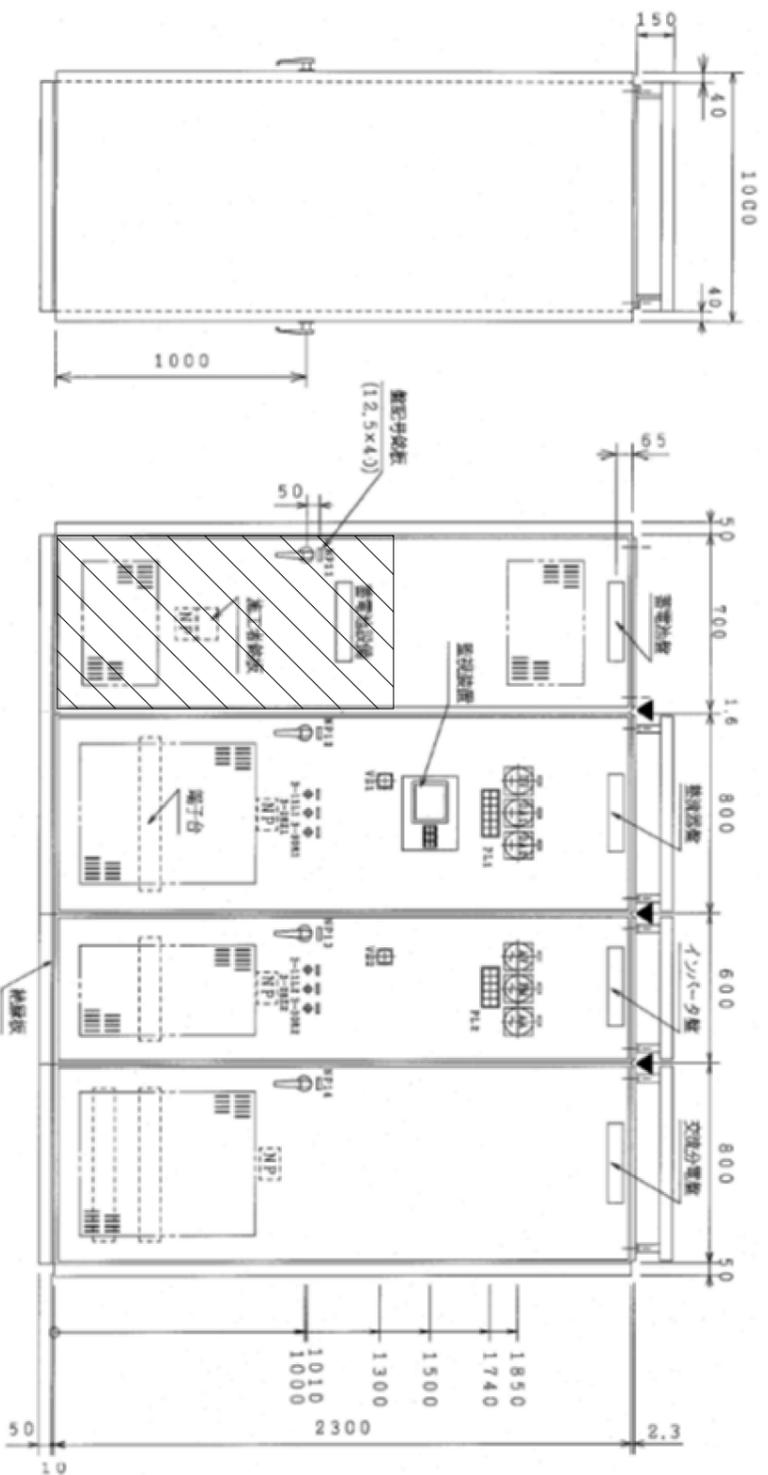

無停電電源設備外観図 S=Non

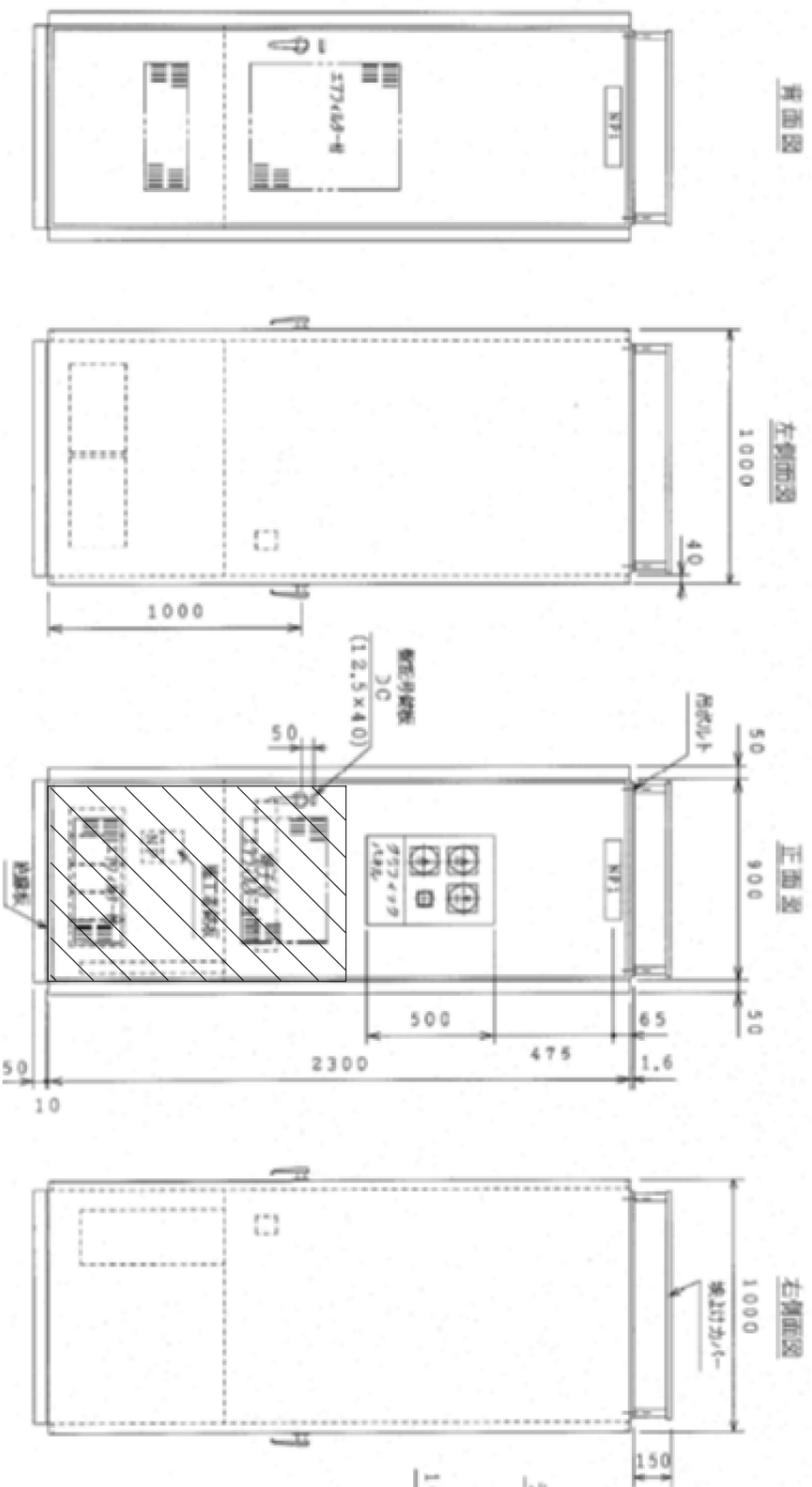

チャンネルベース上面図・配線用開口部図 (上から見た図)

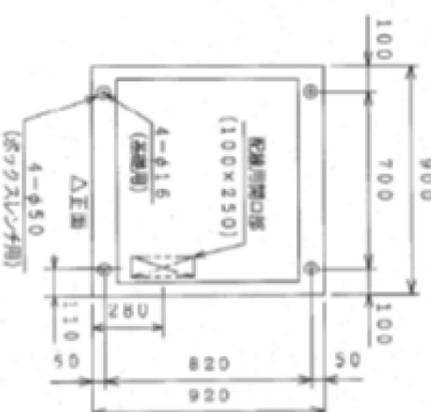


直流電源装置外観図 S=Non


注記

1. は今回修繕箇所を示す。
2. 斜記なきものは既設を示す。

横須賀市上下水道局					
工名	事	根岸ポンプ場制御電源設備修繕工事			
図名	面	無停電電源設備外観図・直流電源装置外観図			
縮尺	尺	Non	図番号	3/4	
製年	作月	令和4年8月	原図サイズ	A3	
課長	主任	係長	担当者	設計者	

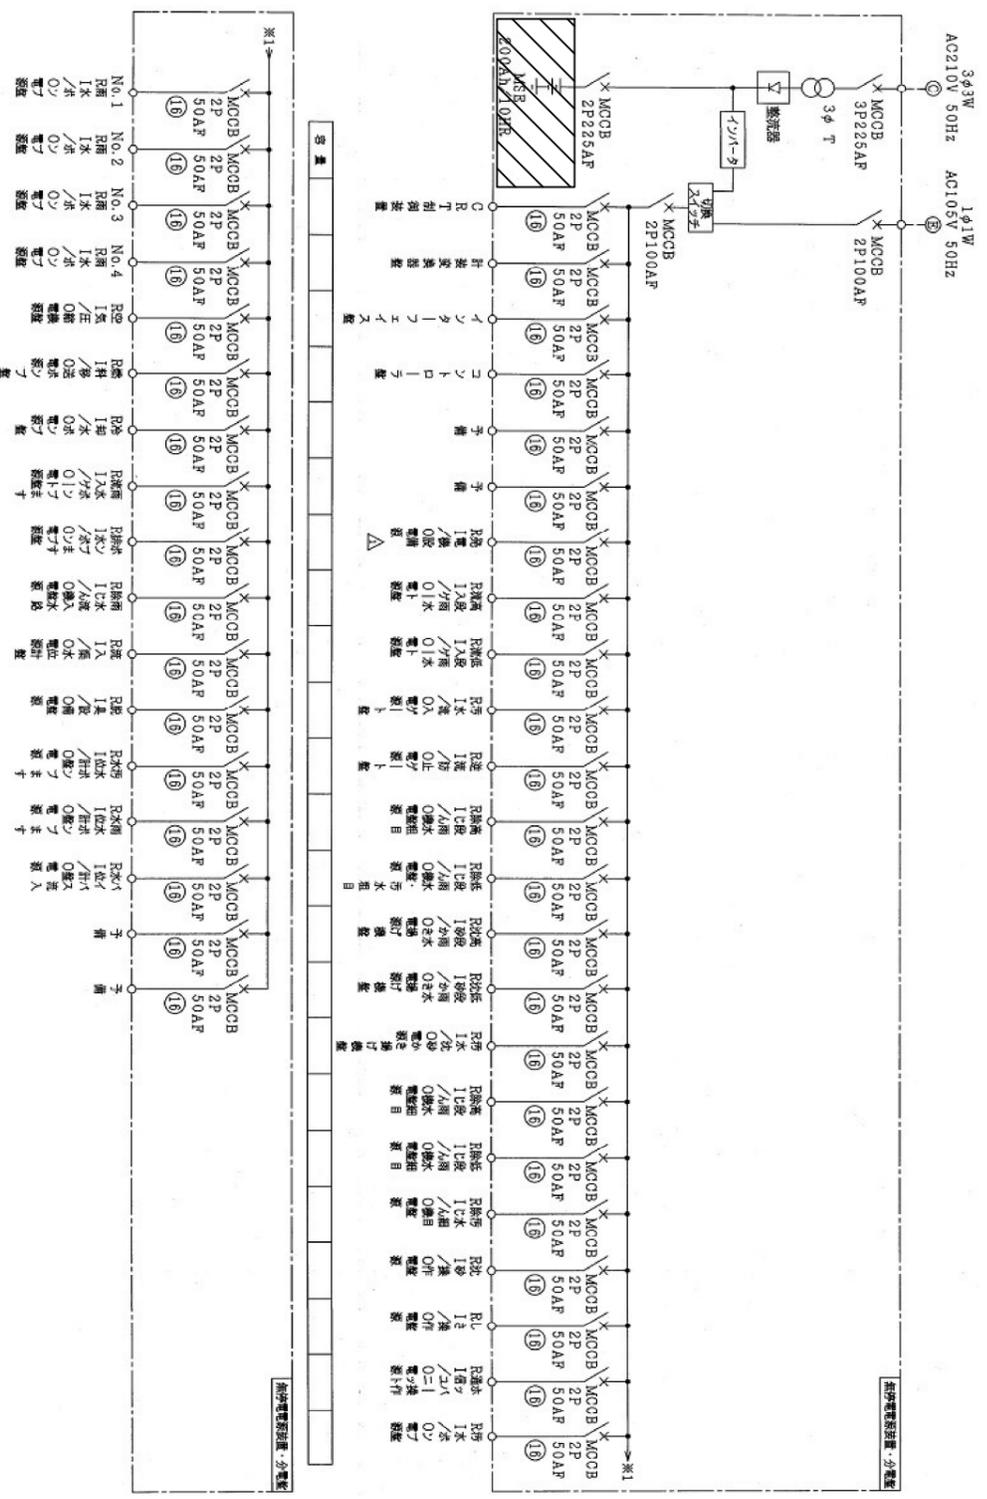

無停電電源設備負荷単線結線図 S=Non

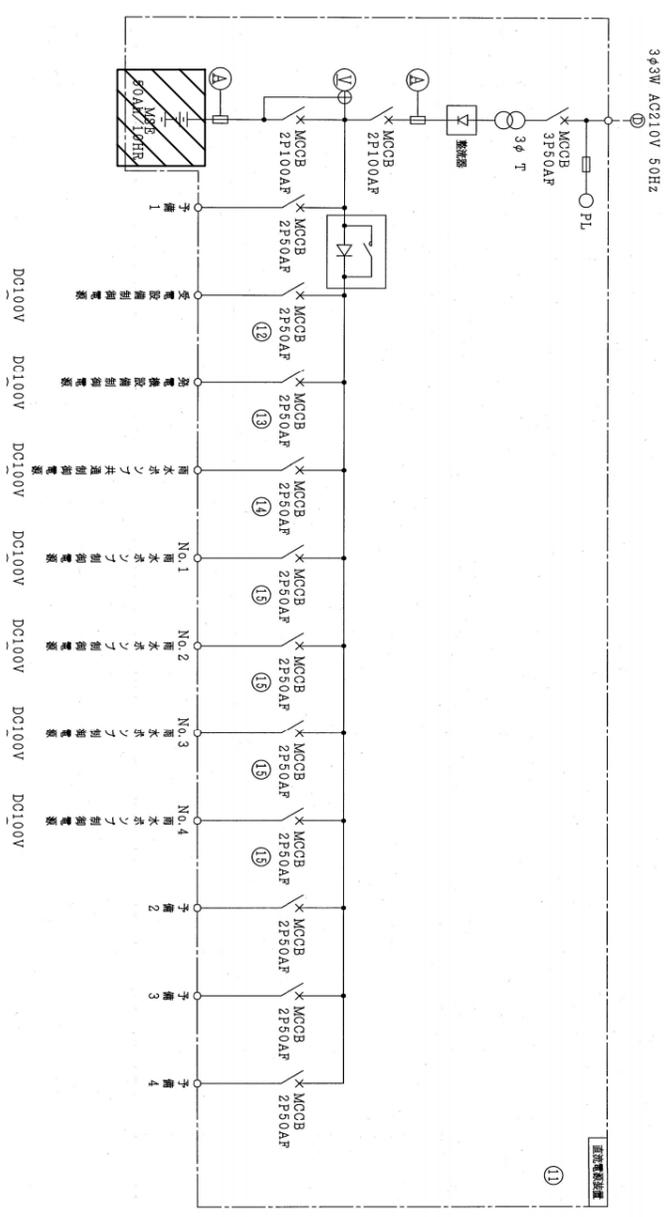

直流電源負荷単線結線図 S=Non

注記

1. は今回修繕箇所を示す。
2. 特記なきものは既設を示す。

横須賀市上下水道局

根岸ポンプ場制御電源設備修繕工事

工名	根岸ポンプ場制御電源設備修繕工事		
図名	単線結線図		
縮尺	Non	図番号	4/4
製作年	令和4年8月	原図サイズ	A3
課長	主任	係長	担当者
			設計者