


位置図・平面図その1
-管きよ更生工-


位置図 S=1:2500



平面図 1-1 S=1:300

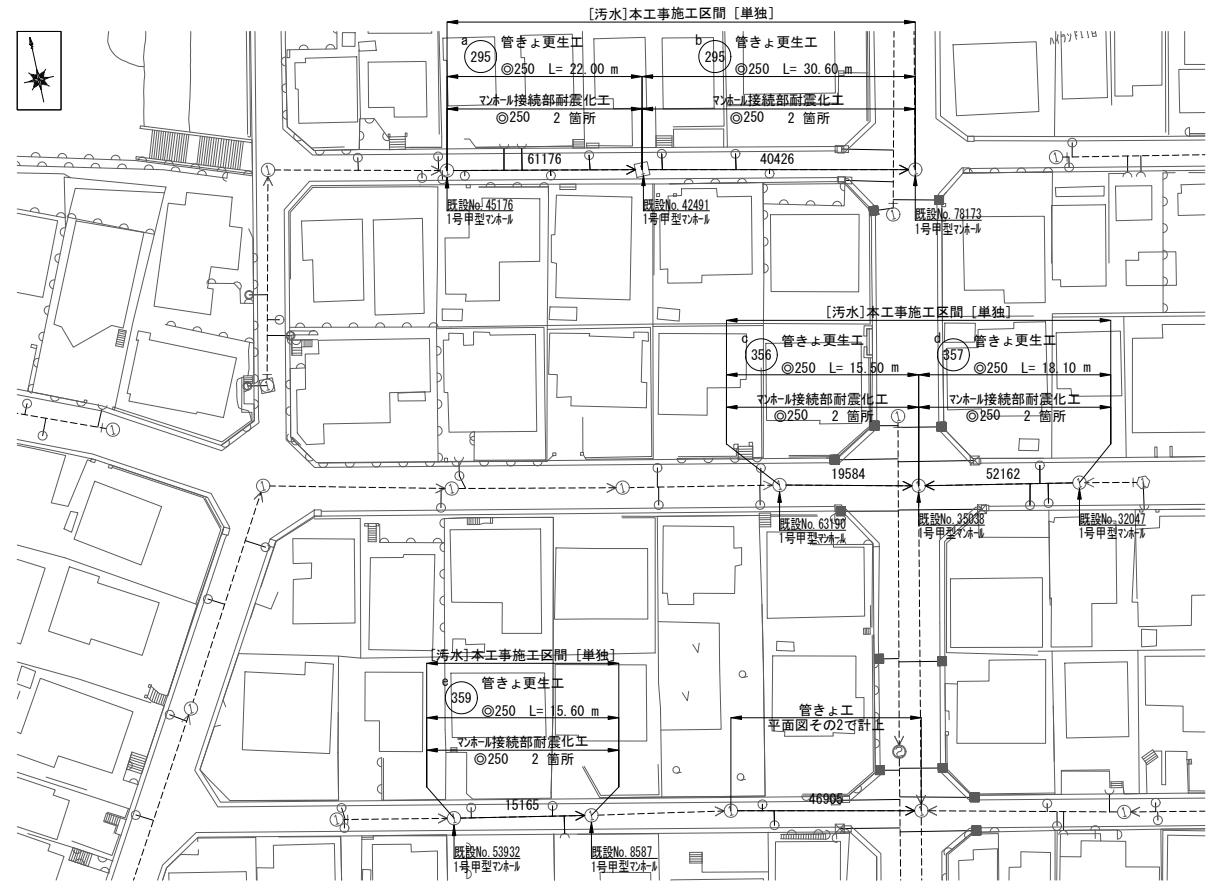

平面図 1-2 S=1:300

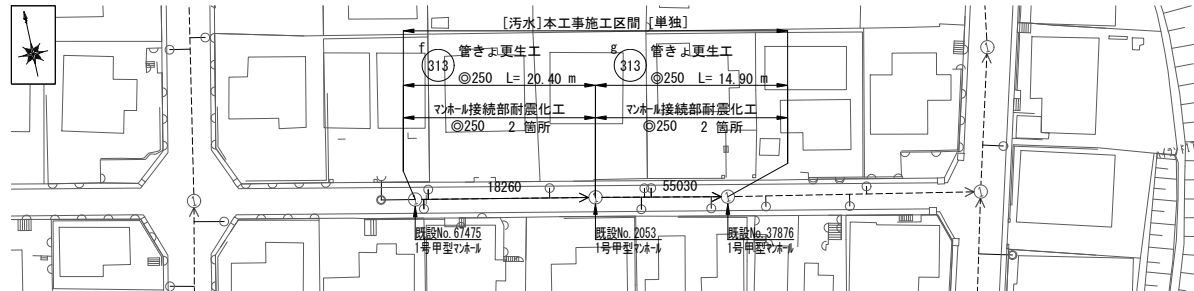


横須賀市上下水道局			
図名	12工区久里浜第3地区汚水管更生ほか工事		
種別	位置図・平面図その1		
縮尺	図示	図番号	1/6
製作年	令和4年8月 日		
課長	係長	担当者	設計者

工事場所：横須賀市ハイランド1丁目37番地先ほか


管きよ更生工数量表

記号	管渠 管理番号	上流MH 管理番号	下流MH 管理番号	補単区分	施工区分	管径	既設管種	MH間 延長	更生管 延長	更生管材 延長 (参考)	上流土被り	下流土被り	軸荷重	更生構造	穿孔工 (箇所)	前処理工				マンホール接続部 耐震化(参考)		備考	
																止水	突出	モルタル除去	木根	上流	下流		
						(mm)										(m)	(m)	(m)	(m)	(箇所)	(箇所)		(箇所)
a	61176	45176	42491	単独	屋間	250	TP(陶管)	22.00	21.10	22.00	1.70	1.38	T-14	自立管	5	0	0	0	0	タイプII	タイプII		
b	40426	42491	78173	単独	屋間	250	TP(陶管)	30.60	29.70	30.60	2.33	2.70	T-25	自立管	3	0	0	0	0	タイプII	タイプII		
c	19584	63190	35038	単独	屋間	250	TP(陶管)	15.50	14.60	15.50	2.52	2.75	T-25	自立管	0	0	0	0	0	タイプII	タイプII		
d	52162	32047	35038	単独	屋間	250	TP(陶管)	18.10	17.20	18.10	1.66	1.68	T-25	自立管	3	0	0	0	0	タイプII	タイプII		
e	15165	53932	8587	単独	屋間	250	TP(陶管)	15.60	14.70	15.60	2.81	1.67	T-14	自立管	3	0	0	0	0	タイプII	タイプII		
f	18260	67475	2053	単独	屋間	250	TP(陶管)	20.40	19.50	20.40	3.35	2.15	T-14	自立管	3	0	0	0	0	タイプII	タイプII		
g	55030	2053	37876	単独	屋間	250	TP(陶管)	14.90	14.00	14.90	2.10	1.45	T-14	自立管	4	0	0	0	0	タイプII	タイプII		


参考図

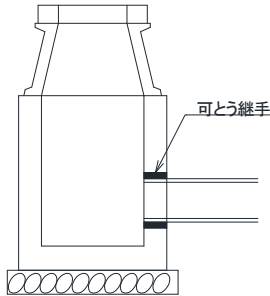

タイプ I

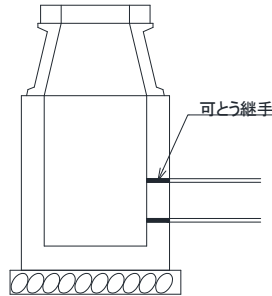

タイプ II

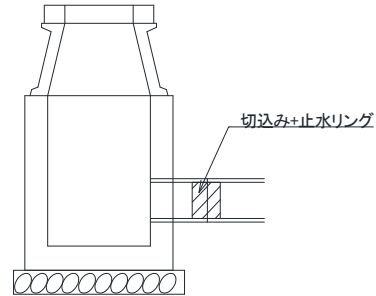


タイプ III

横須賀市上下水道局				
図名	面称	12工区久里浜第3地区污水管更生ほか工事		
種別	管きよ更生工数量表			
縮尺	NO SCALE	図番	面号	2 / 6
製年	令和 4 年 8 月 日			
課長	係長	担当者	設計者	

位置図・平面図その2
-管きょ工-




平面図 2-1 S=1:300

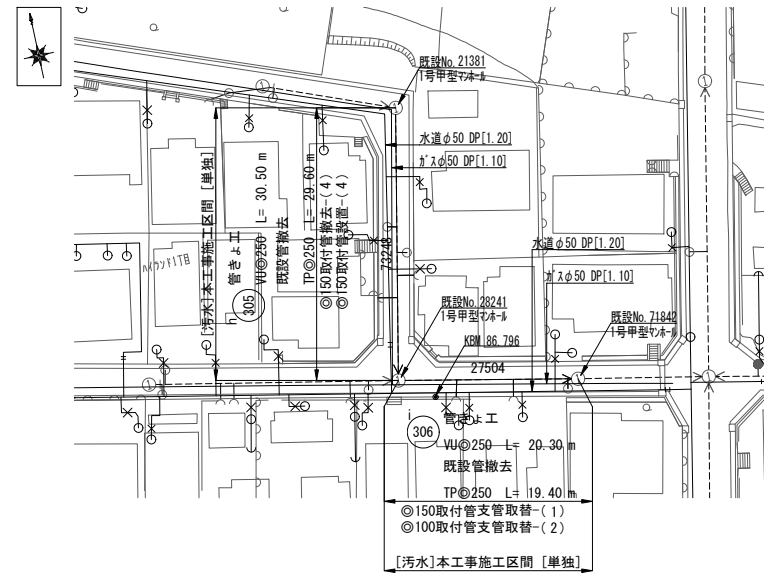

平面図 2-3 S=1:300



平面図 2-2 S=1:300

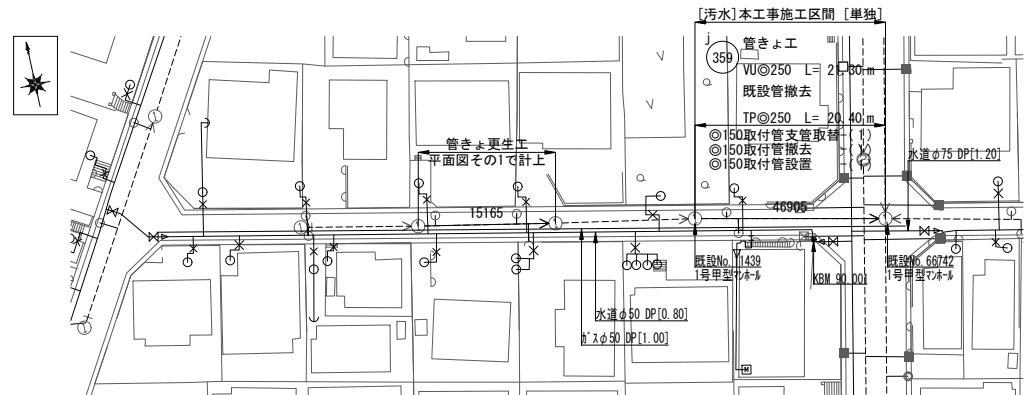


横須賀市上下水道局			
図名	12工区久里浜第3地区汚水管更生ほか工事		
種別	位置図・平面図その2		
縮尺	図示	図面号	3/6
製作年	令和 4年 8月 日		
課長	係長	担当者	設計者

工事場所：横須賀市ハイランド1丁目37番地先ほか





縦横断面図その1

縦断図 V=1:100
H=1:300

横断図 S=1:50

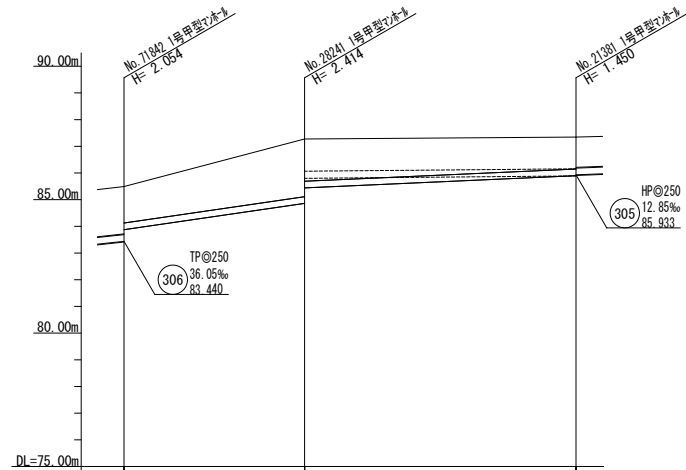


	本工事施工区間		
	i (306)	h (305)	
	7% 矢板 H= 2.5 m 2 段	7% 矢板 H= 2.0 m 1 段	
	改良土基礎		
管 径	VU@250	VU@250	
勾 配	48.57 %	15.00 %	
人孔間延長	20.30	30.50	
管 延 長	19.40	29.60	
曲管使用	-	-	
地 盤 高	85.494	87.274	87.348
土 被 り	1.362	2.156 1.575	1.192
管 底 高	83.874	84.860 85.441	85.898
床 掘 高	83.765	84.751 85.332	85.789
追加距離	0.00	20.30	50.80

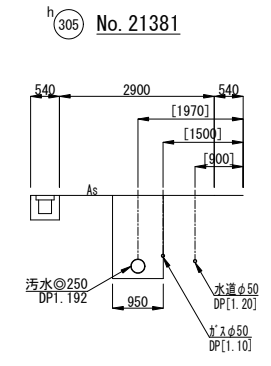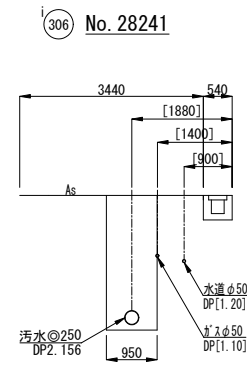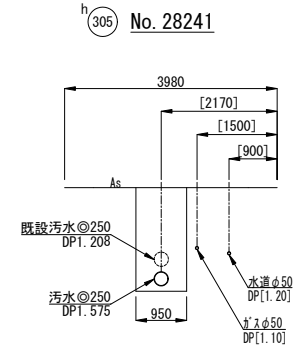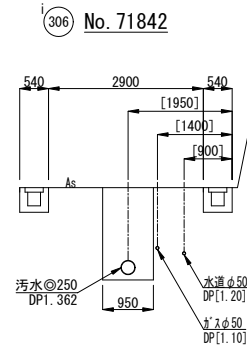

横須賀市上下水道局			
図 名	12工区久里浜第3地区汚水管更生ほか工事		
種 別	縦横断面図その1		
縮 尺	図 示	図 面 号	4 / 6
製 作 年 月	令和 4 年 8 月 日		
課 長	係 長	担 当 者	設 計 者

縦横断面図その2


縦断図 V=1:100
H=1:300

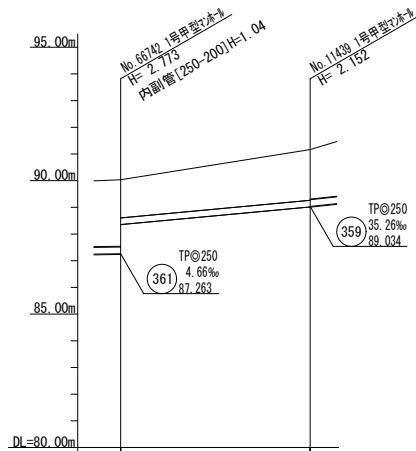


管径	VU@250	
勾配	30.99 ‰	
人孔間延長	21.30	
管延長	20.40	
曲管使用	-	
地盤高	90.006	91.167
土被り	1.423	1.894
管底高	88.355	89.015
床掘高	88.246	88.906
追加距離	0.00	21.30

横断図 S=1:50

359 No. 66742

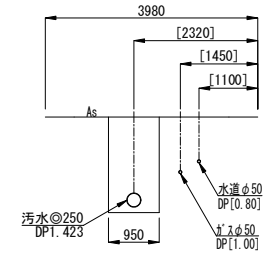

359 No. 11439

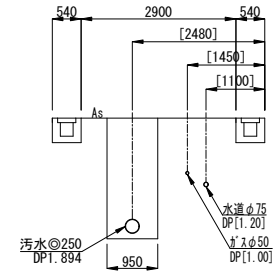


横須賀市上下水道局

図名	12工区久里浜第3地区汚水管更生ほか工事		
種別	縦横断面図その2		
縮尺	図示	図番号	5/6
製作年	令和4年8月 日		
課長	係長	担当者	設計者





縦横断面図その3

縦断図 V=1:100
H=1:300

横断図 S=1:50

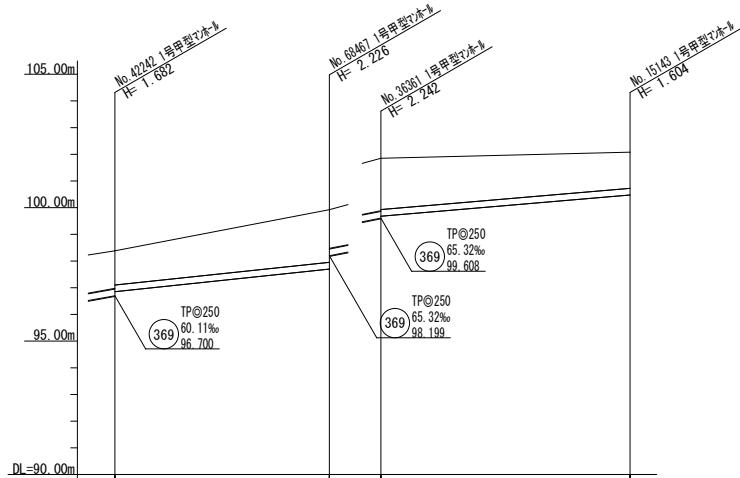

	本工事施工区間	本工事施工区間		
	l 369	k 369		
	7% 矢板 H= 2.5 m 1 段	7% 矢板 H= 2.5 m 1 段		
	改良土基礎	改良土基礎		
管 径	VU@250	VU@250		
勾 配	35.27 ‰	28.50 ‰		
人孔間延長	24.10	28.00		
管 延 長	23.20	27.10		
曲管使用	-	-		
地 盤 高	98.382	99.926	101.850	102.080
土 被 り	1.274	1.968	1.914	1.346
管 底 高	96.850	97.700	99.678	100.476
床 掘 高	96.741	97.591	99.569	100.367
追加距離	0.00	24.10	0.00	28.00

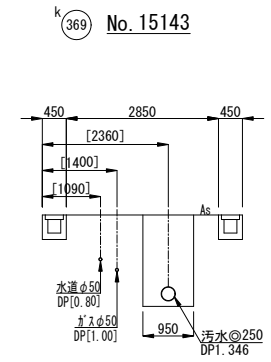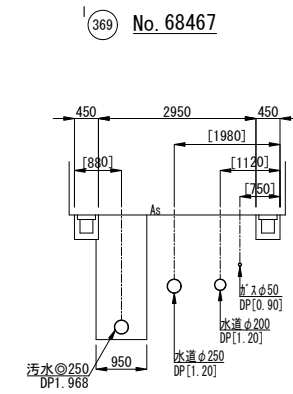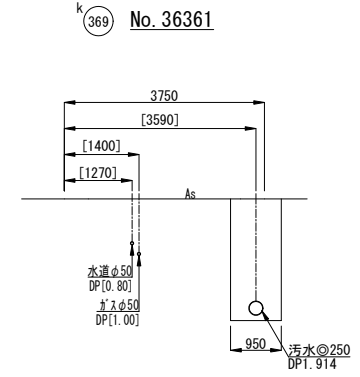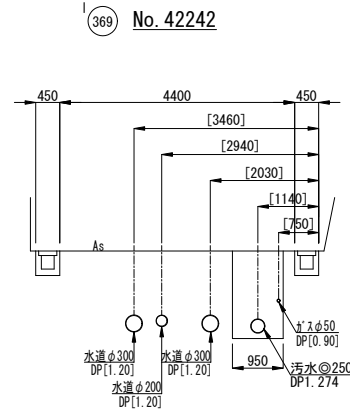

横須賀市上下水道局			
図 名	12工区久里浜第3地区汚水管更生ほか工事		
種 別	縦横断面図その3		
縮 尺	図 示	図 面 号	6 / 6
製 作 年 月	令和 4 年 8 月 日		
課 長	係 長	担 当 者	設 計 者