


案内図

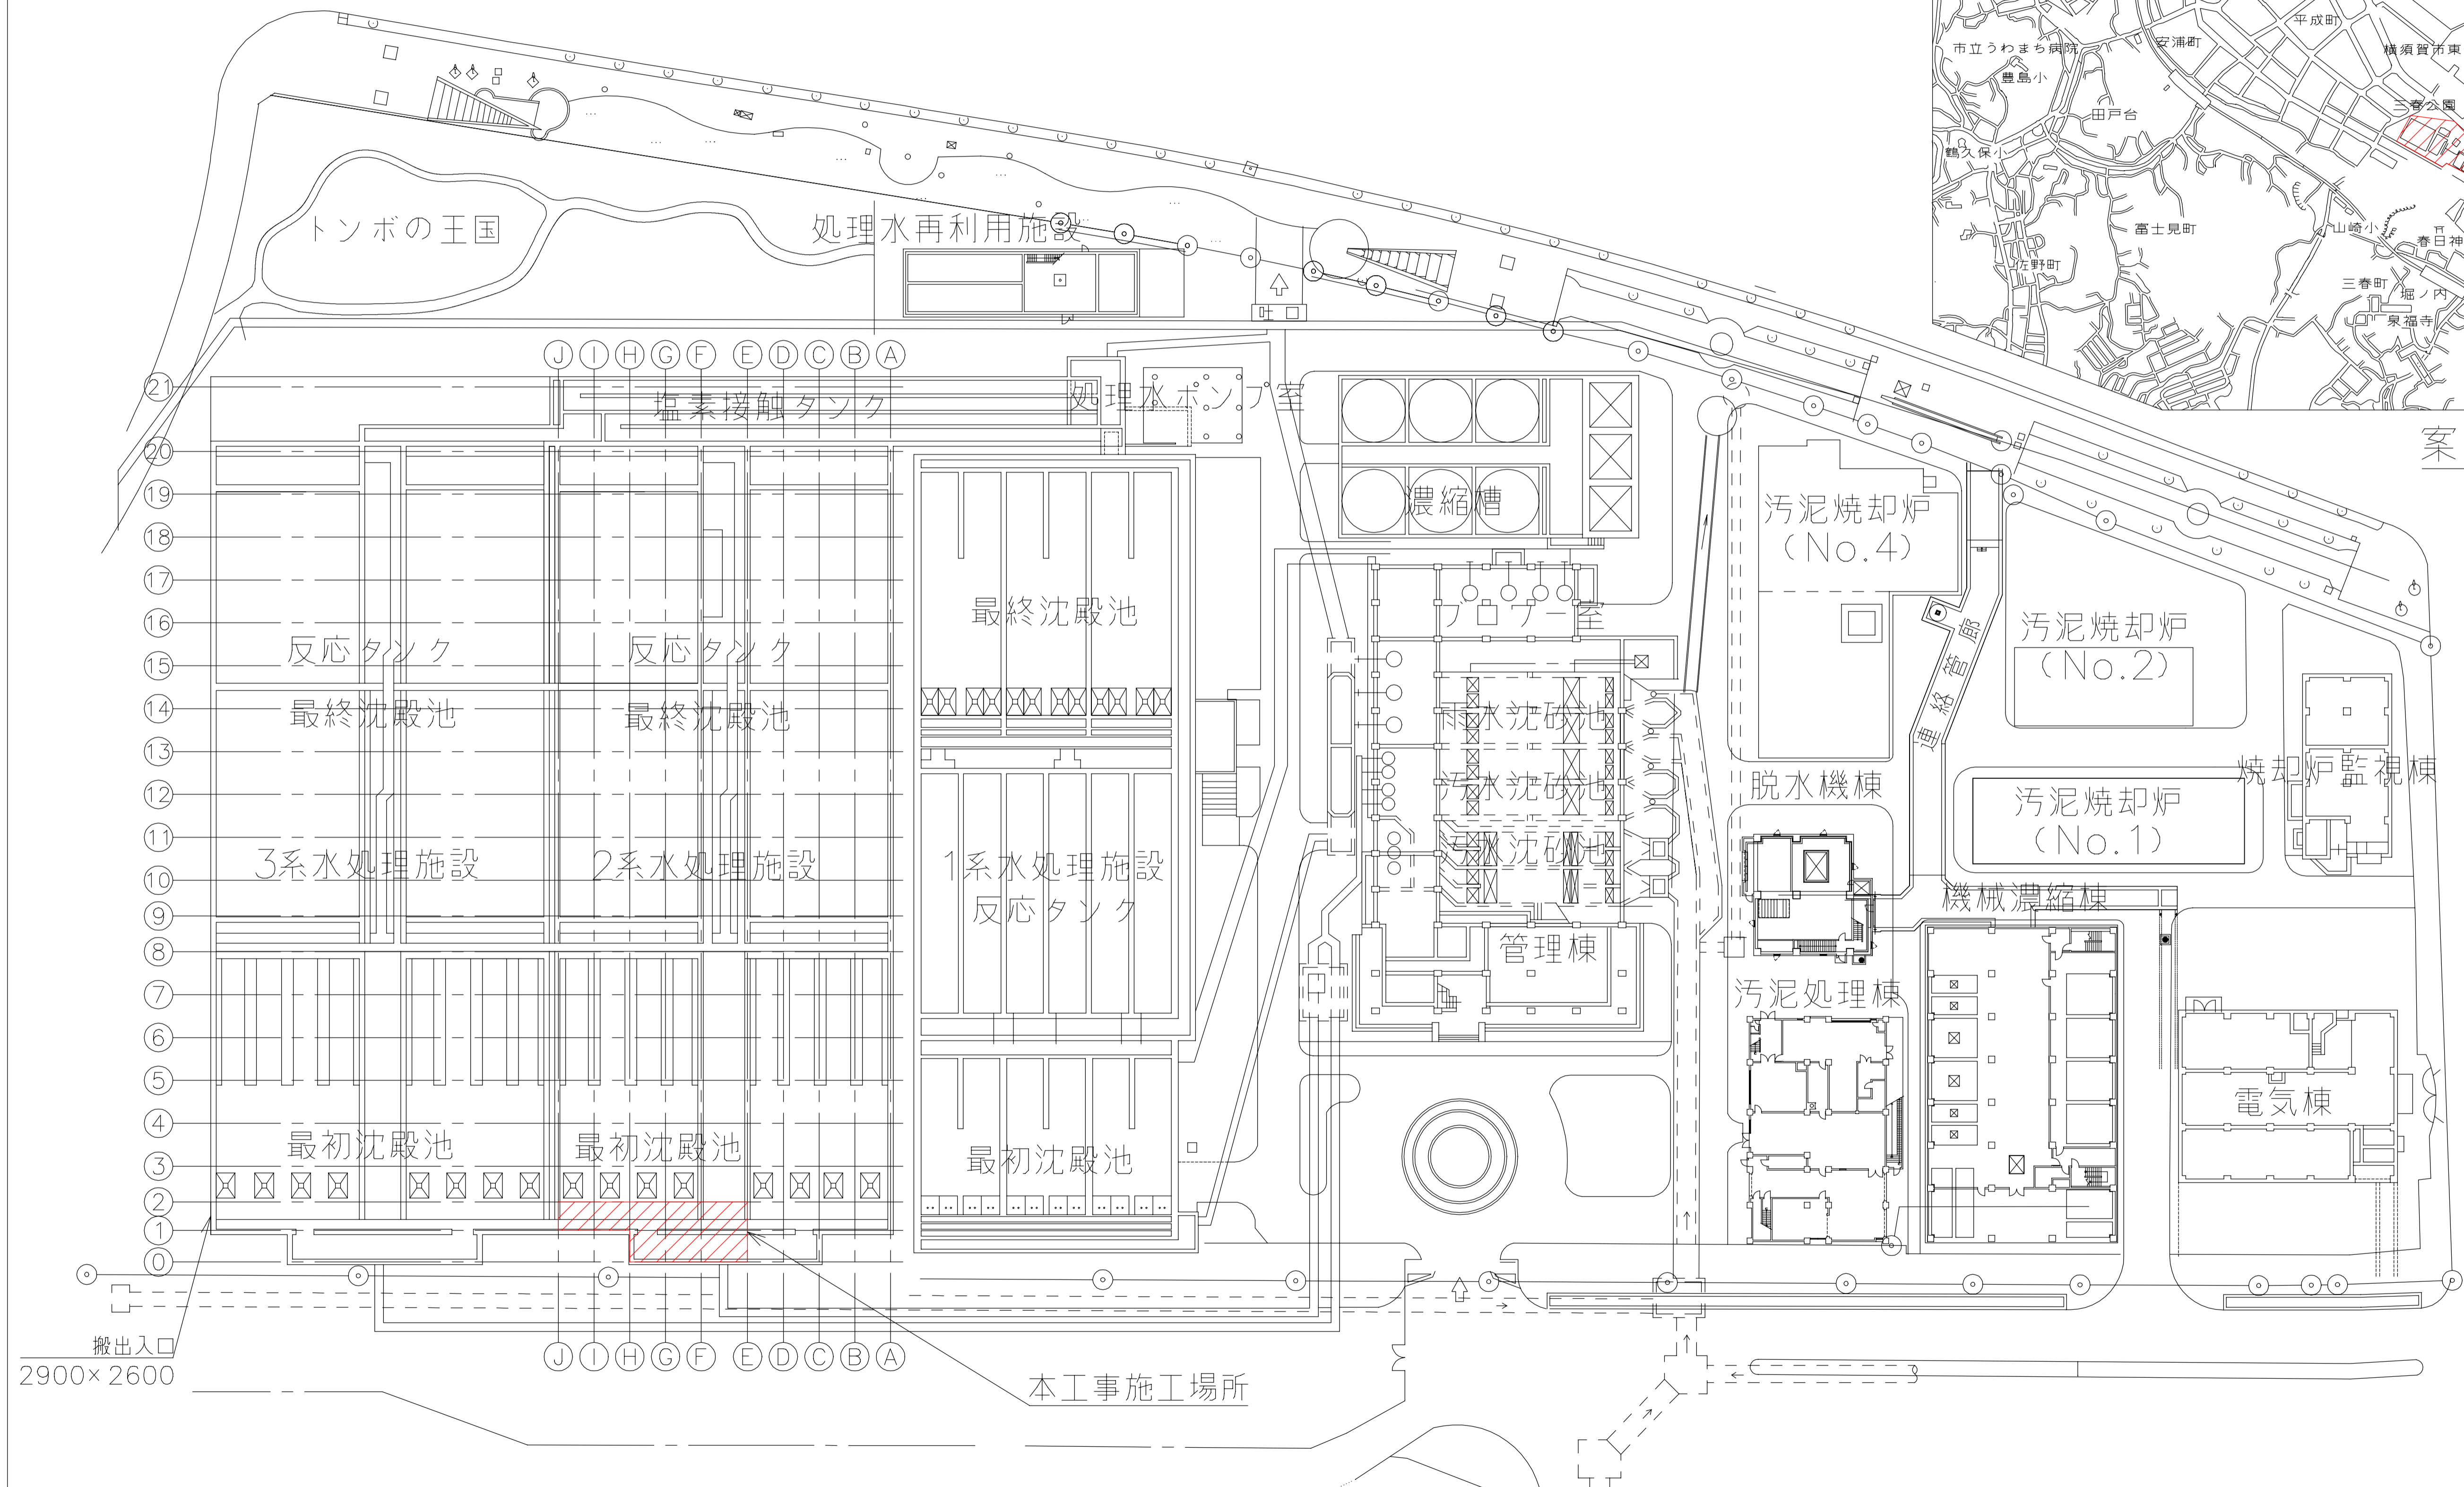


搬出入口
2900×2600

本工事施工場所

下町浄化センター三春町側全体平面図 (S=1/500)

*着色部は今回工事を示す。


横須賀市上下水道局			
工 名	下町浄化センター 初沈制水扉設備更新工事		
図 名	全体平面図、案内図		
縮 尺	1/500	図 面 号	1/3
製 作 年 月	令和5年5月	図 番 原 図	A1
課 長	係 長	担 当 者	設 計 者

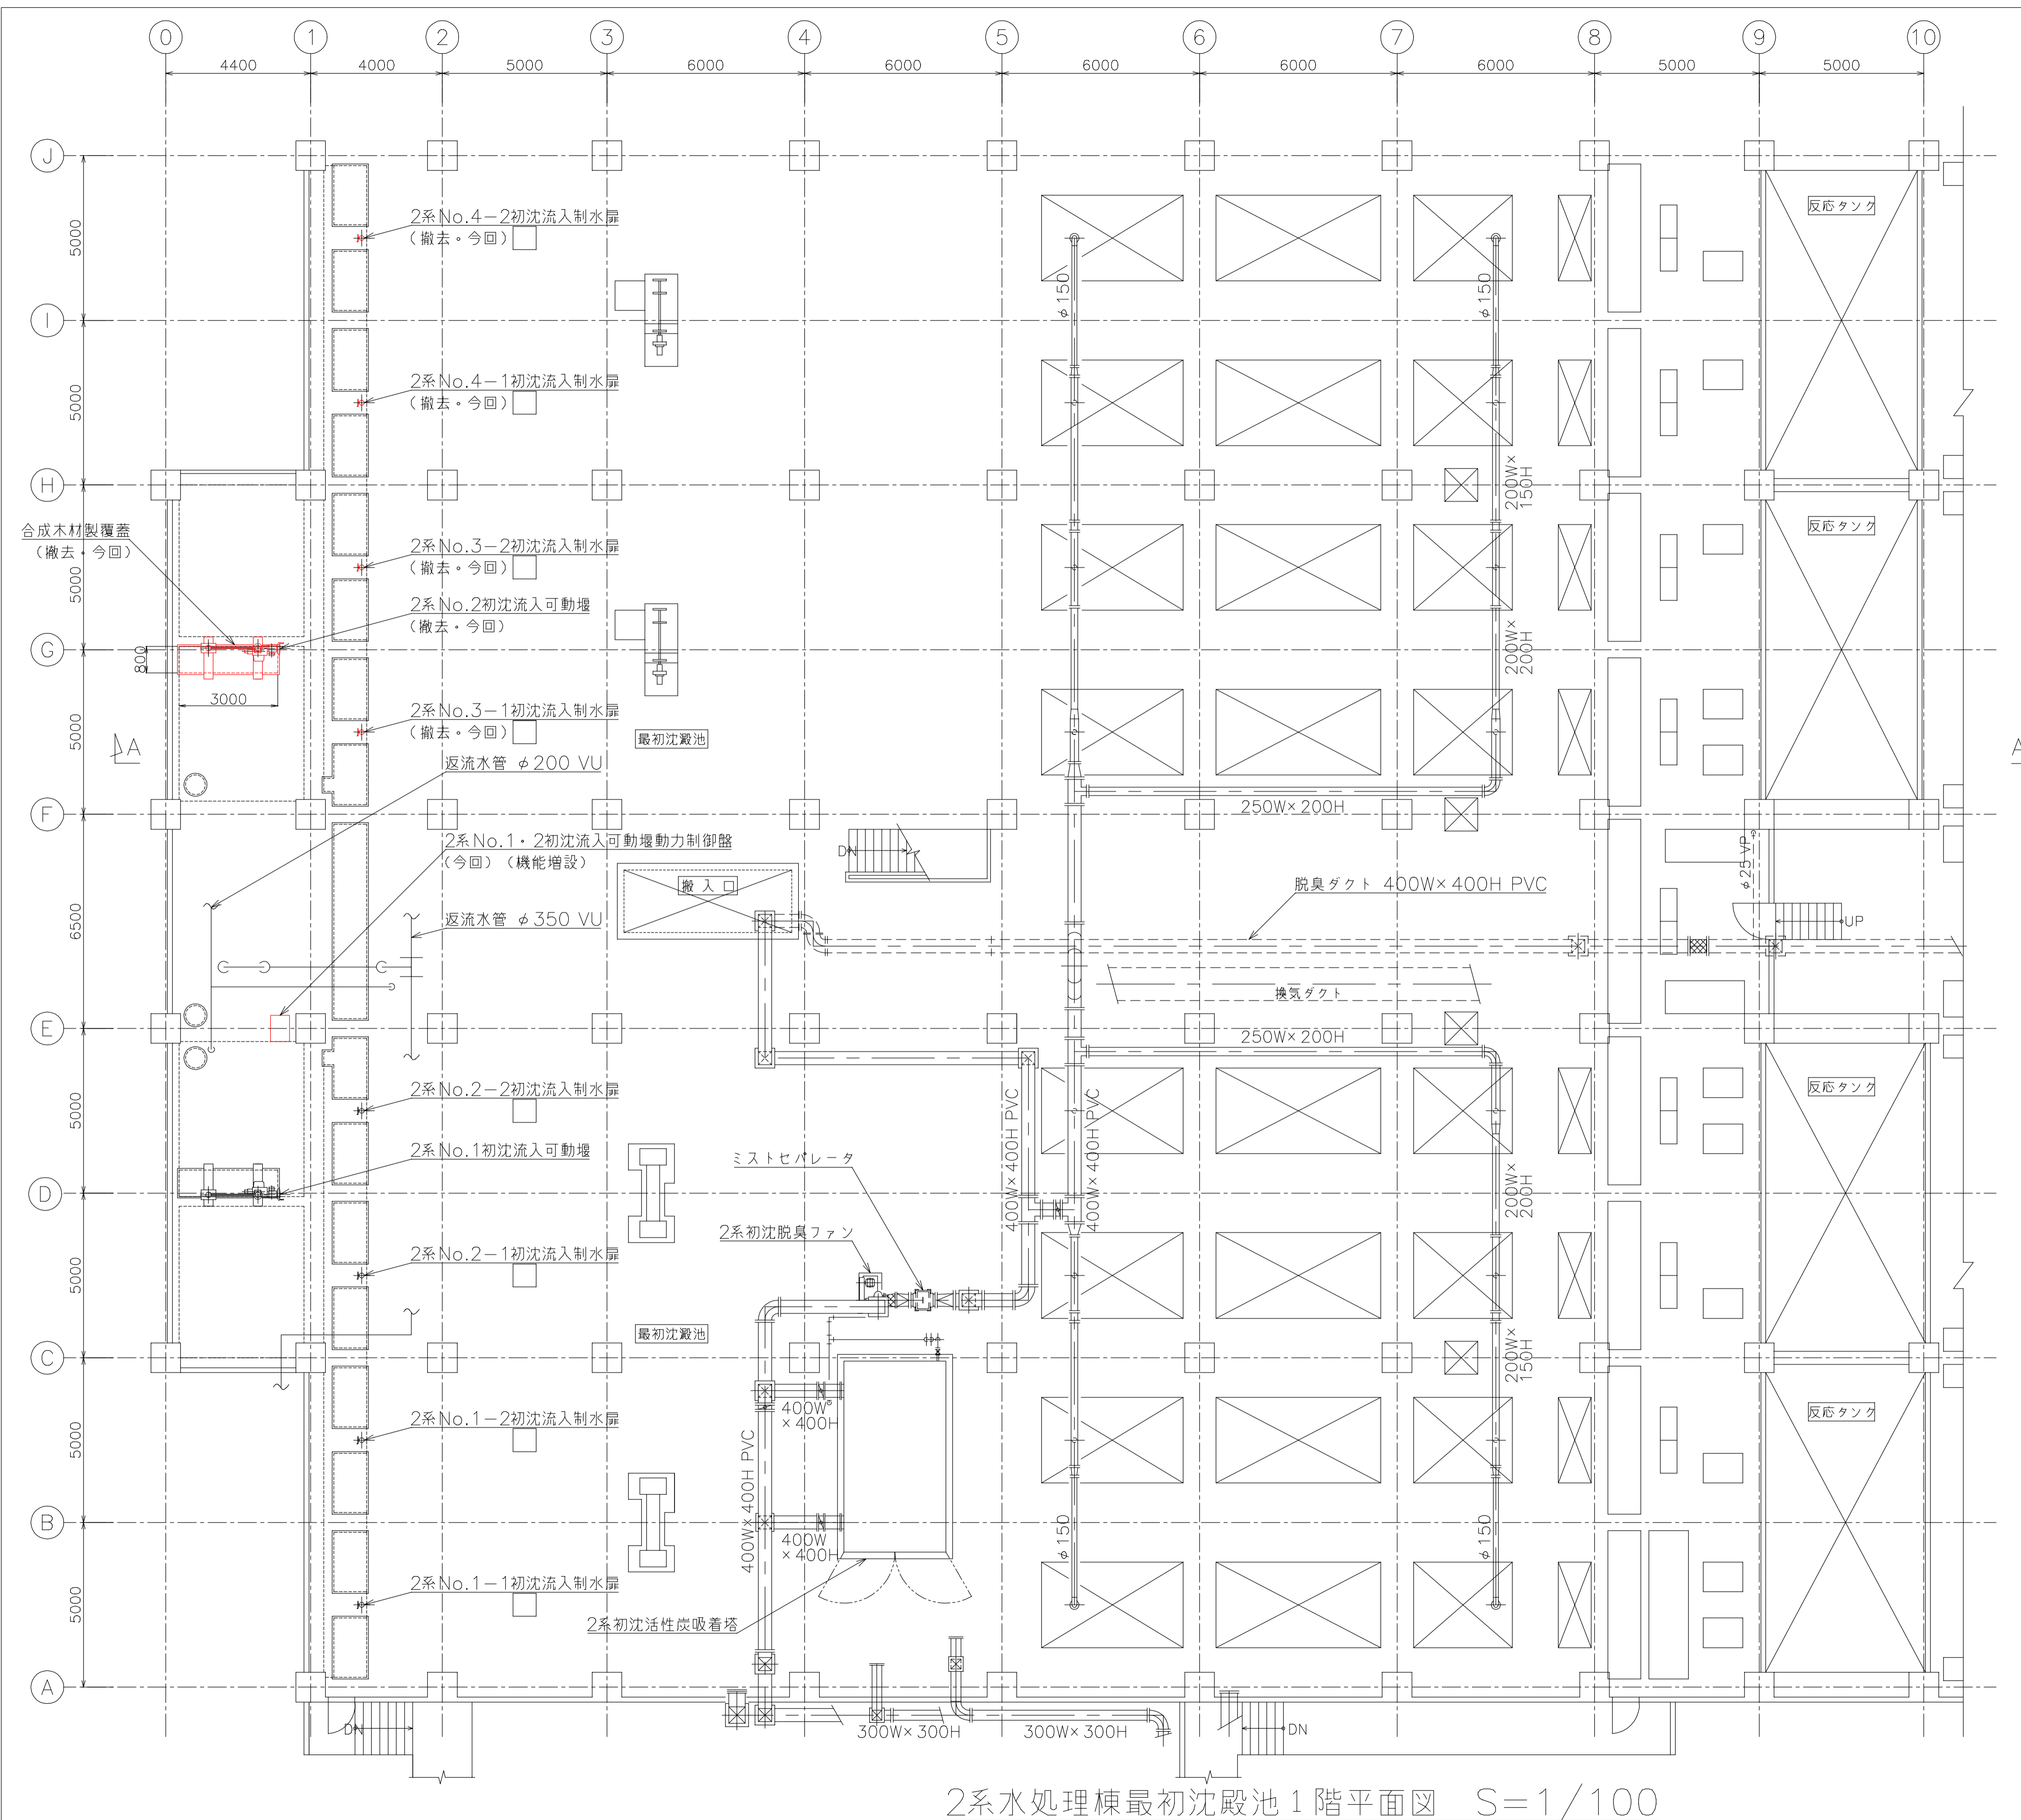

2系水処理棟最初沈殿池1階平面図 S=1/100

*着色部は今回工事を示す。

横須賀市上下水道局				
工事名称	下町浄化センター 初沈制水扉設備更新工事			
図面名称	2系水処理棟 最初沈殿池1階平面図			
縮尺	1/100	図番	面号	2/3
製作年	令和5年5月	原図	図サイズ	A1
課長	係長	担当者	設計者	

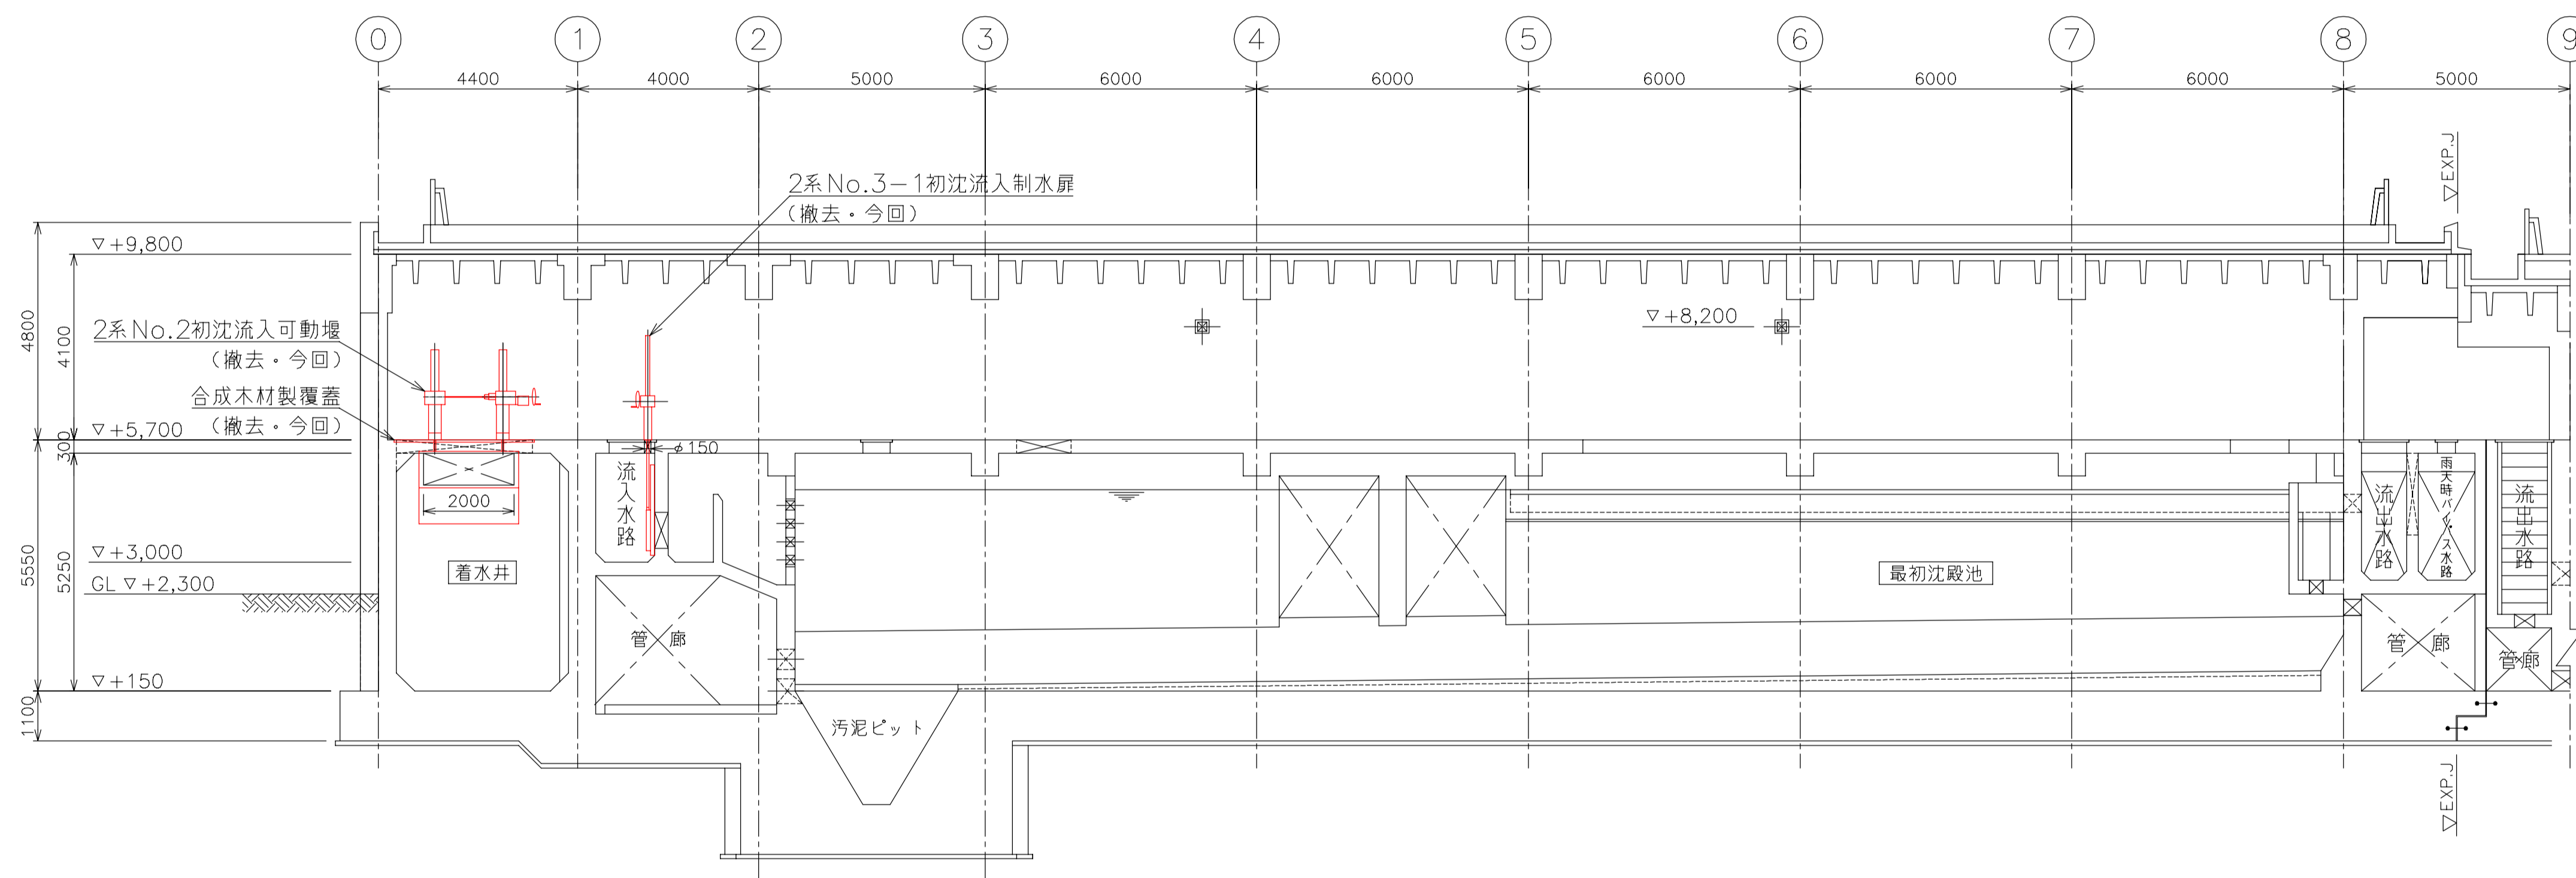

A-A 断面図 S=1/100

*着色部は今回工事を示す。

横須賀市上下水道局				
工事名称	下町浄化センター 初沈制水扉設備更新工事			
図面名称	2系水処理棟 最初沈殿池断面図			
縮尺	1/100	図番	面号	3/3
製作年	令和5年5月	原図	図サイズ	A1
課長	係長	担当者	設計者	