

今回工事施工箇所


松尾川

陸上自衛隊横須賀教育隊

西浄化センター全体配置図 (S = 1/500)

※着色部は今回工事施工箇所を示す


横須賀市上下水道局			
工事名称	西浄化センター 反応タンク設備改修工事		
図面名称	全体配置図、案内図		
縮尺	1/500	図番	1/5
製作年	令和5年7月	原図サイズ	A1
課長	係長	担当者	設計者

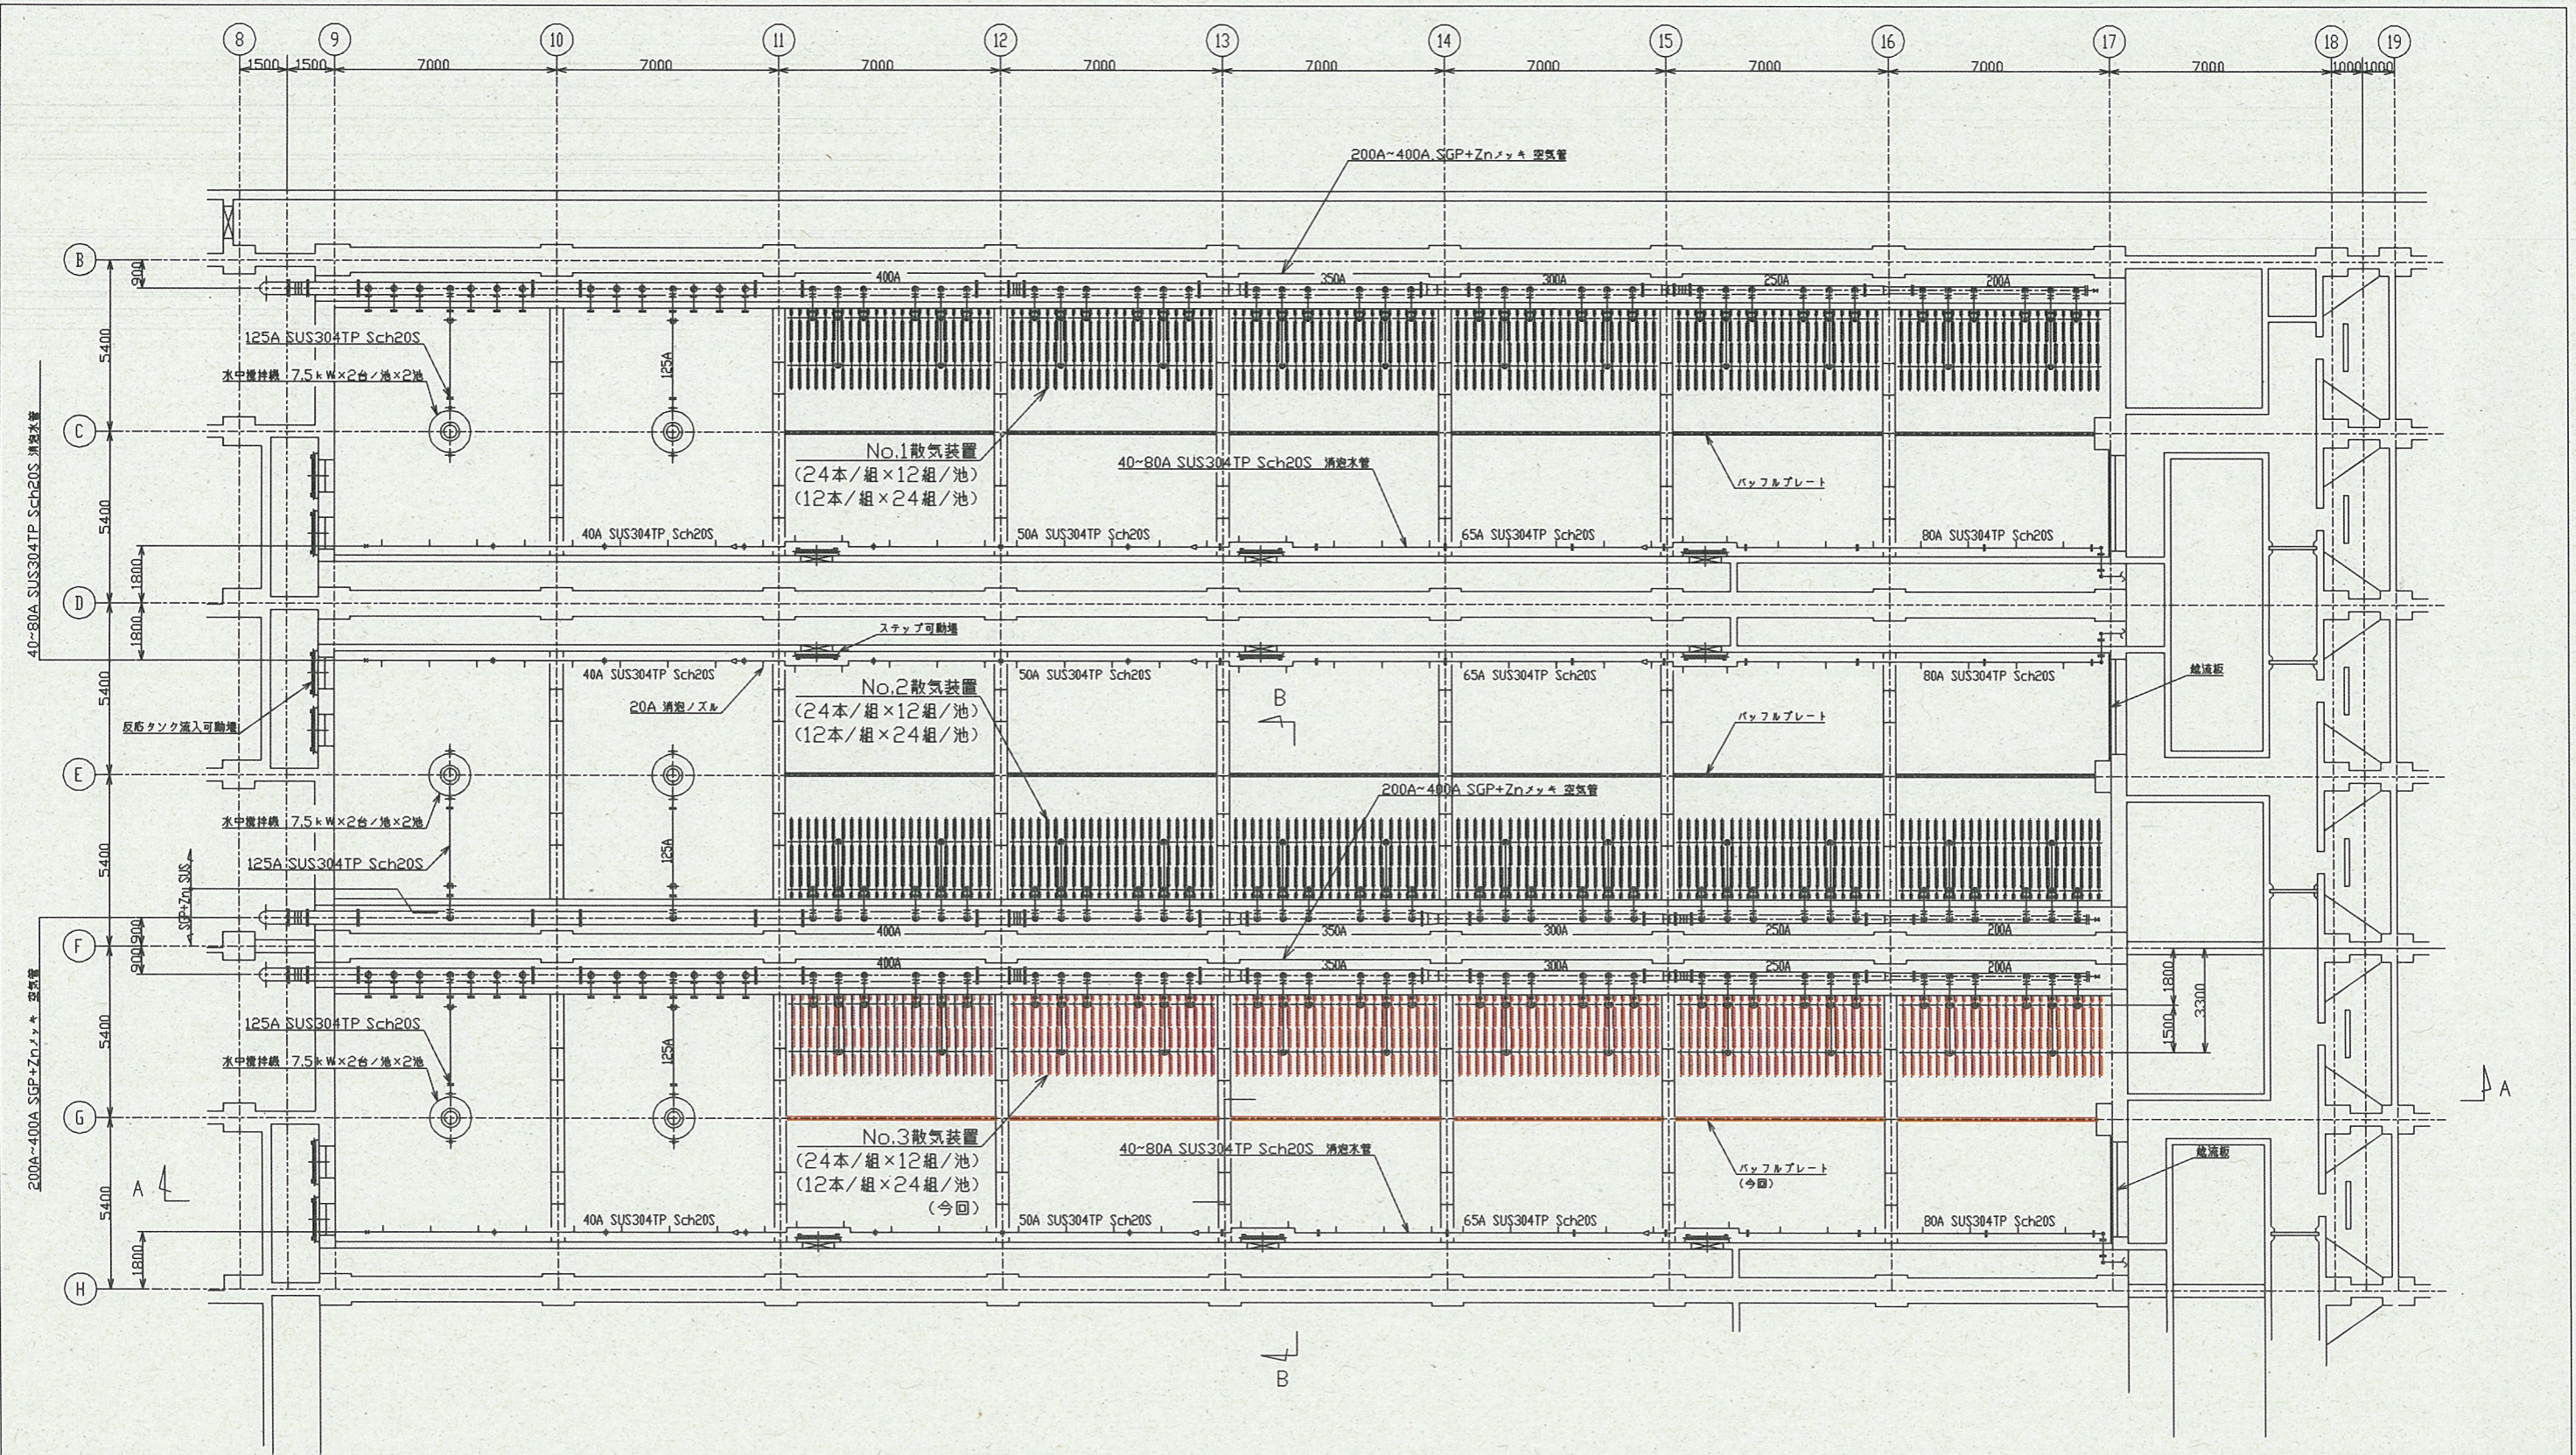


反応タンクスラブ下部平面図 (S=1/100)

※着色部は今回工事を示す

横須賀市上下水道局			
工事名称	西浄化センター 反応タンク設備改修工事		
図面名称	反応タンクスラブ下部平面図		
縮尺	1/100	図番	2/5
製作年	令和5年7月	原図	A1
課長	係長	担当者	設計者

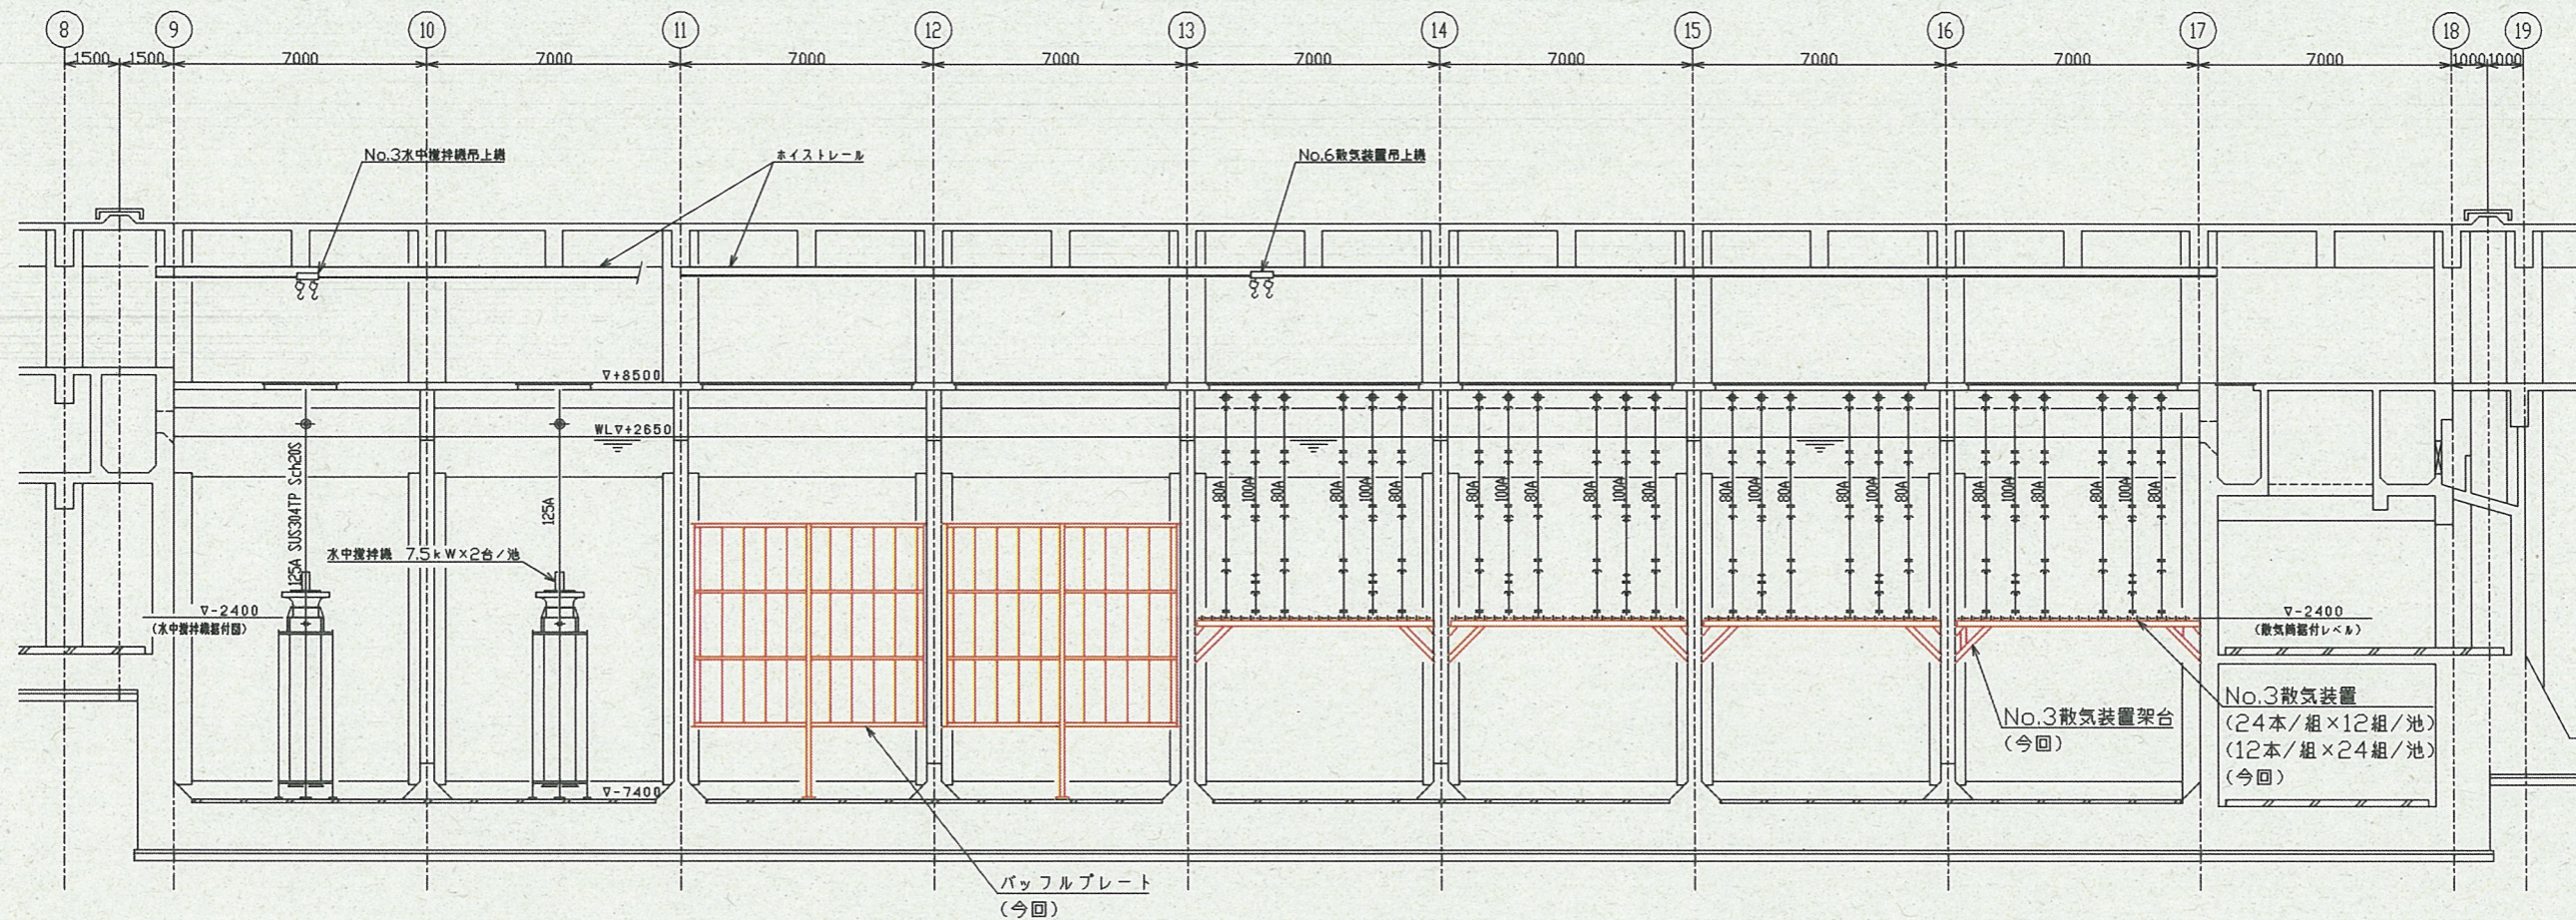


A-A断面図 (S = 1 / 100)

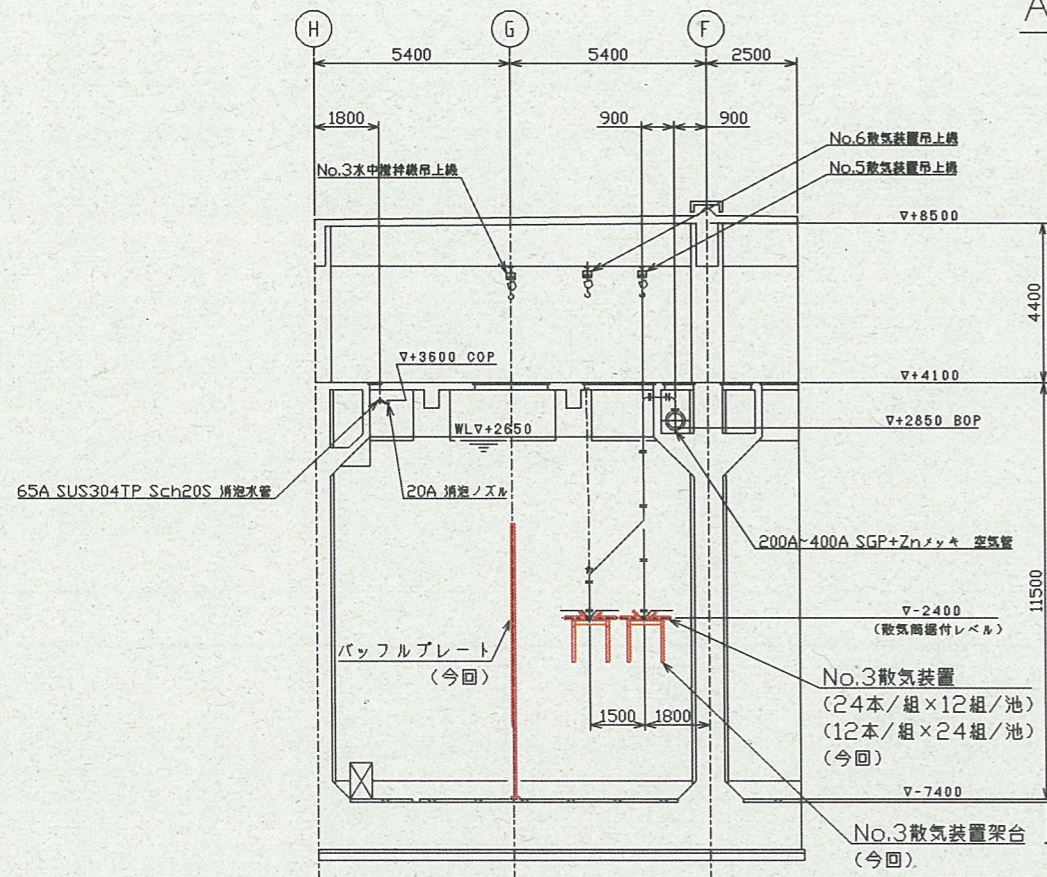

B-B断面図 (S = 1 / 100)

※着色部は今回工事を示す


横須賀市上下水道局			
工事名称	西浄化センター 反応タンク設備改修工事		
図面名称	反応タンク断面図		
縮尺	1 / 100	図面番号	3 / 5
製作年	令和5年7月	原図サイズ	A1
課長		担当者	設計者

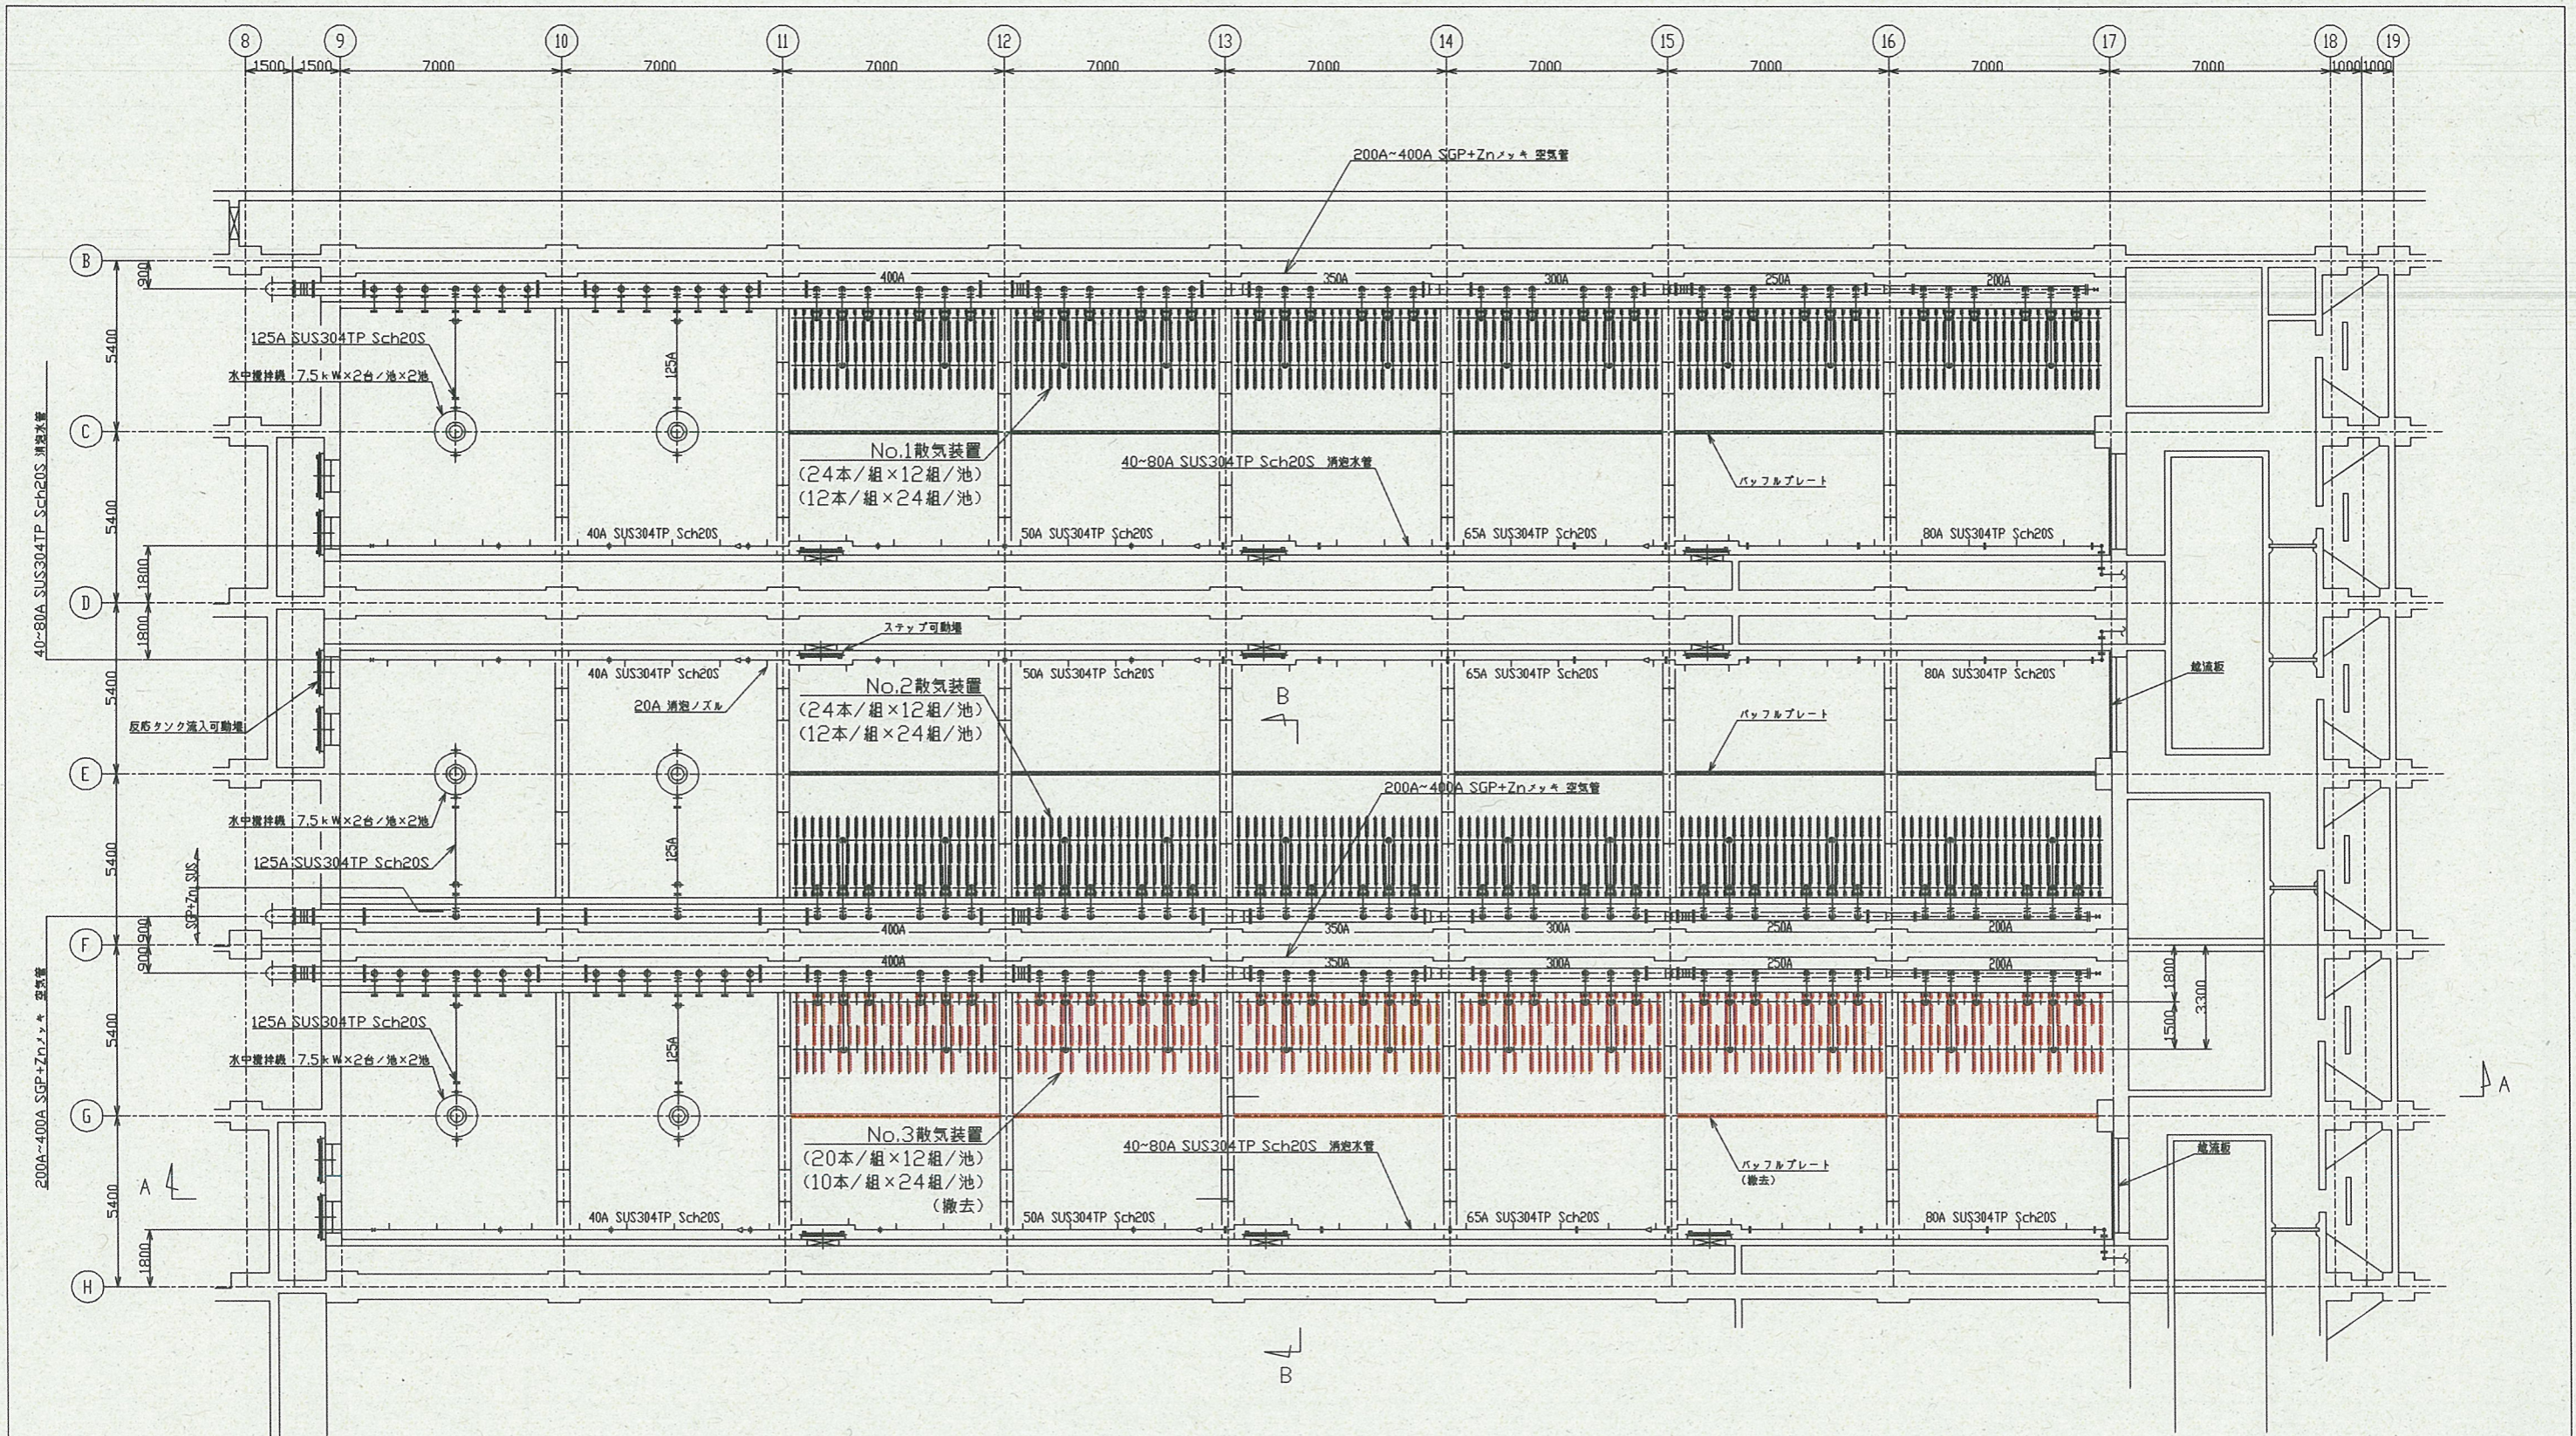


反応タンクスラブ下部撤去平面図 (S=1/100)

※着色部は今回工事を示す

横須賀市上下水道局			
工事名称	西浄化センター 反応タンク設備改修工事		
図面名称	反応タンクスラブ下部撤去平面図		
縮尺	1/100	図面番号	4/5
製作年	令和5年7月	原図サイズ	A1
課長	係長	担当者	設計者

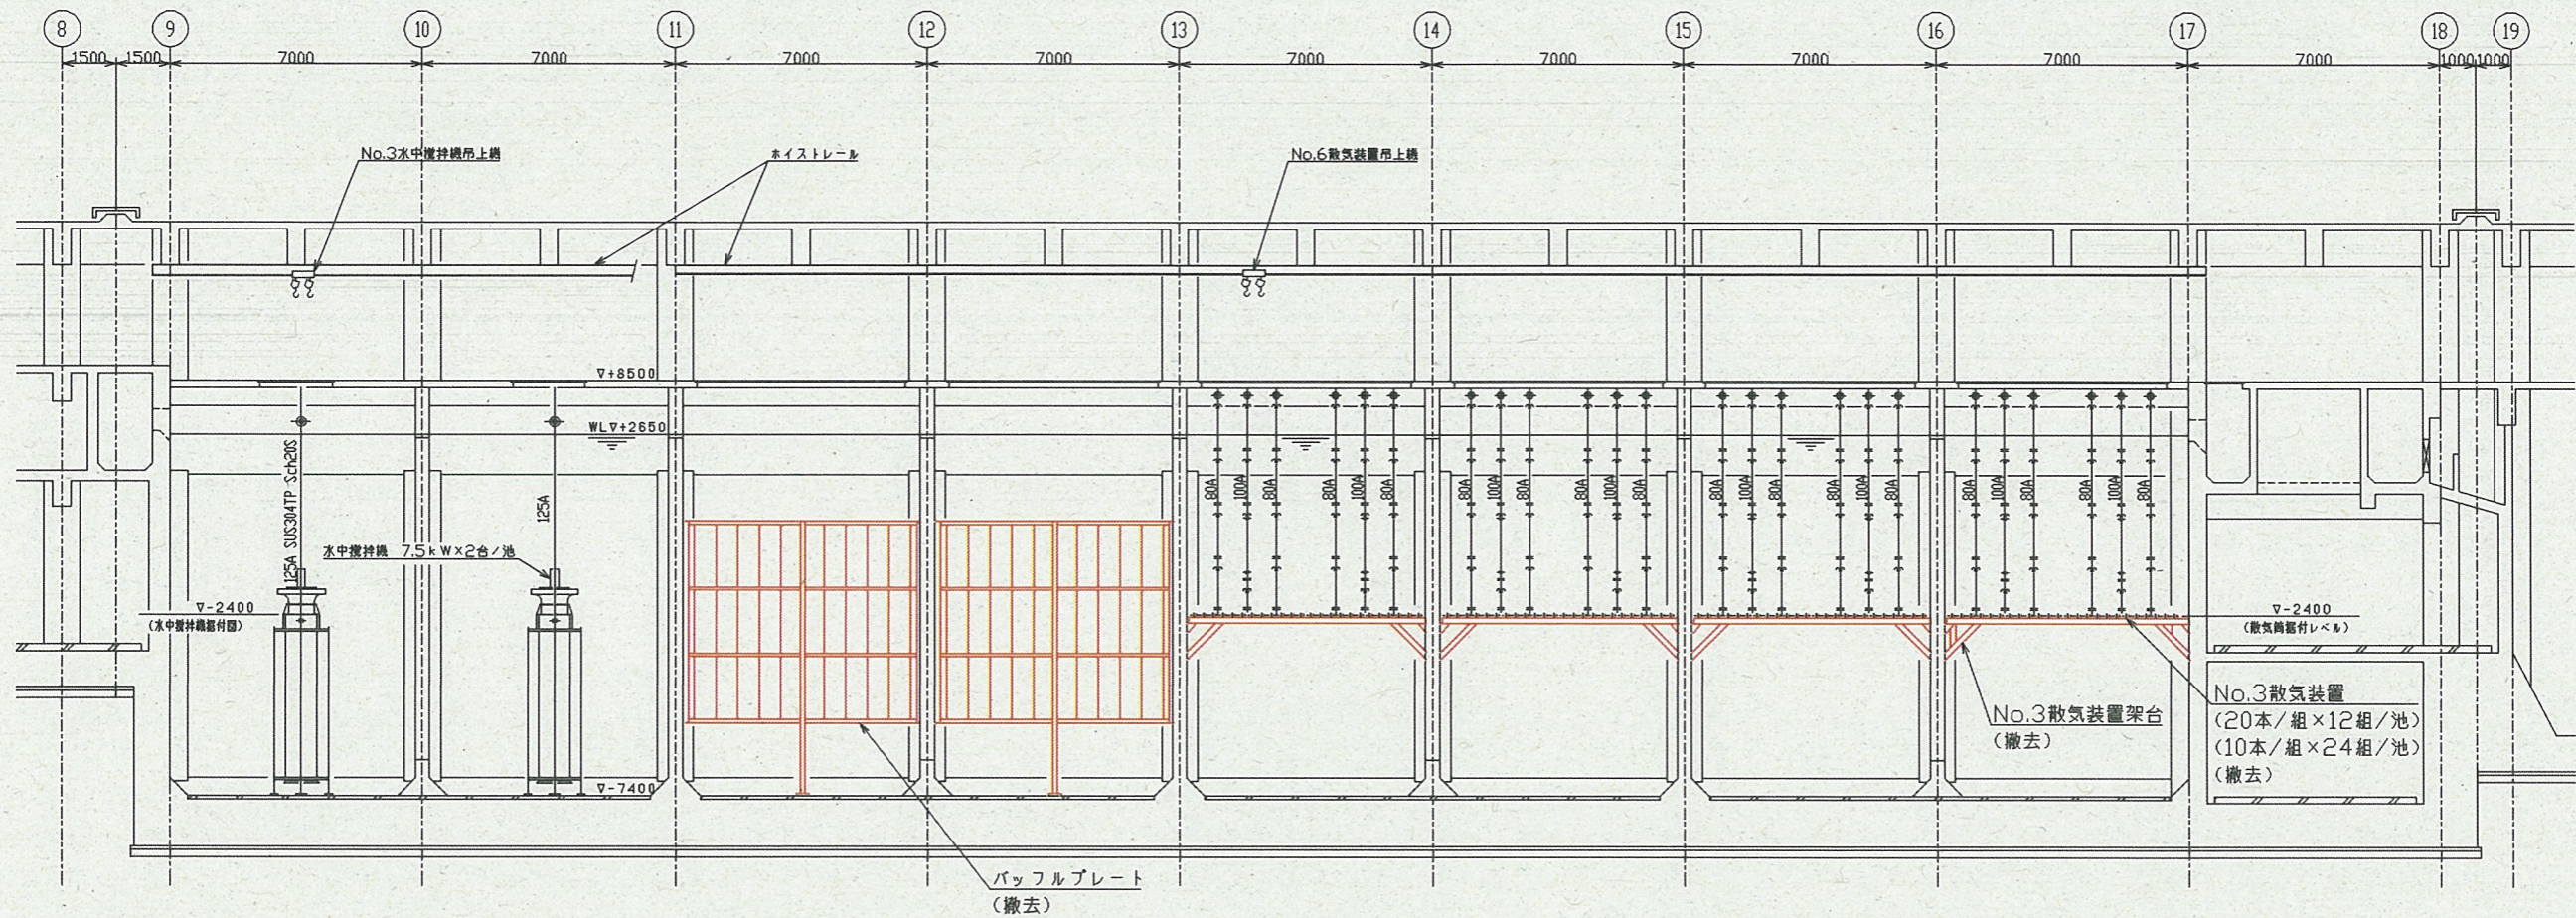

A - A 撤去断面図 (S = 1 / 100)

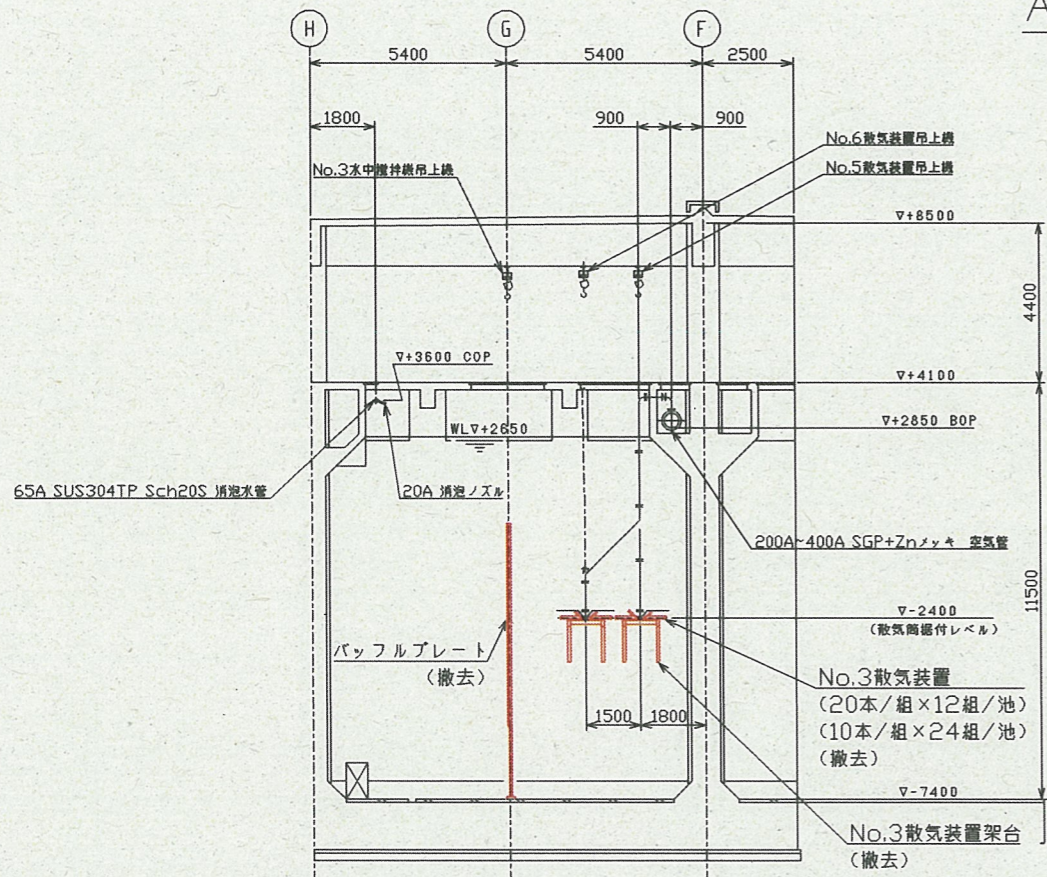

B - B 撤去断面図 (S = 1 / 100)

※着色部は今回工事を示す

横須賀市上下水道局				
工事名称	西浄化センター 反応タンク設備改修工事			
図名	反応タンク撤去断面図			
縮尺	1/100	図面番号	5/5	
製作年	令和5年7月	原図サイズ	A1	
課長	係長	担当者	設計者	