



全体平面図 S=1/200

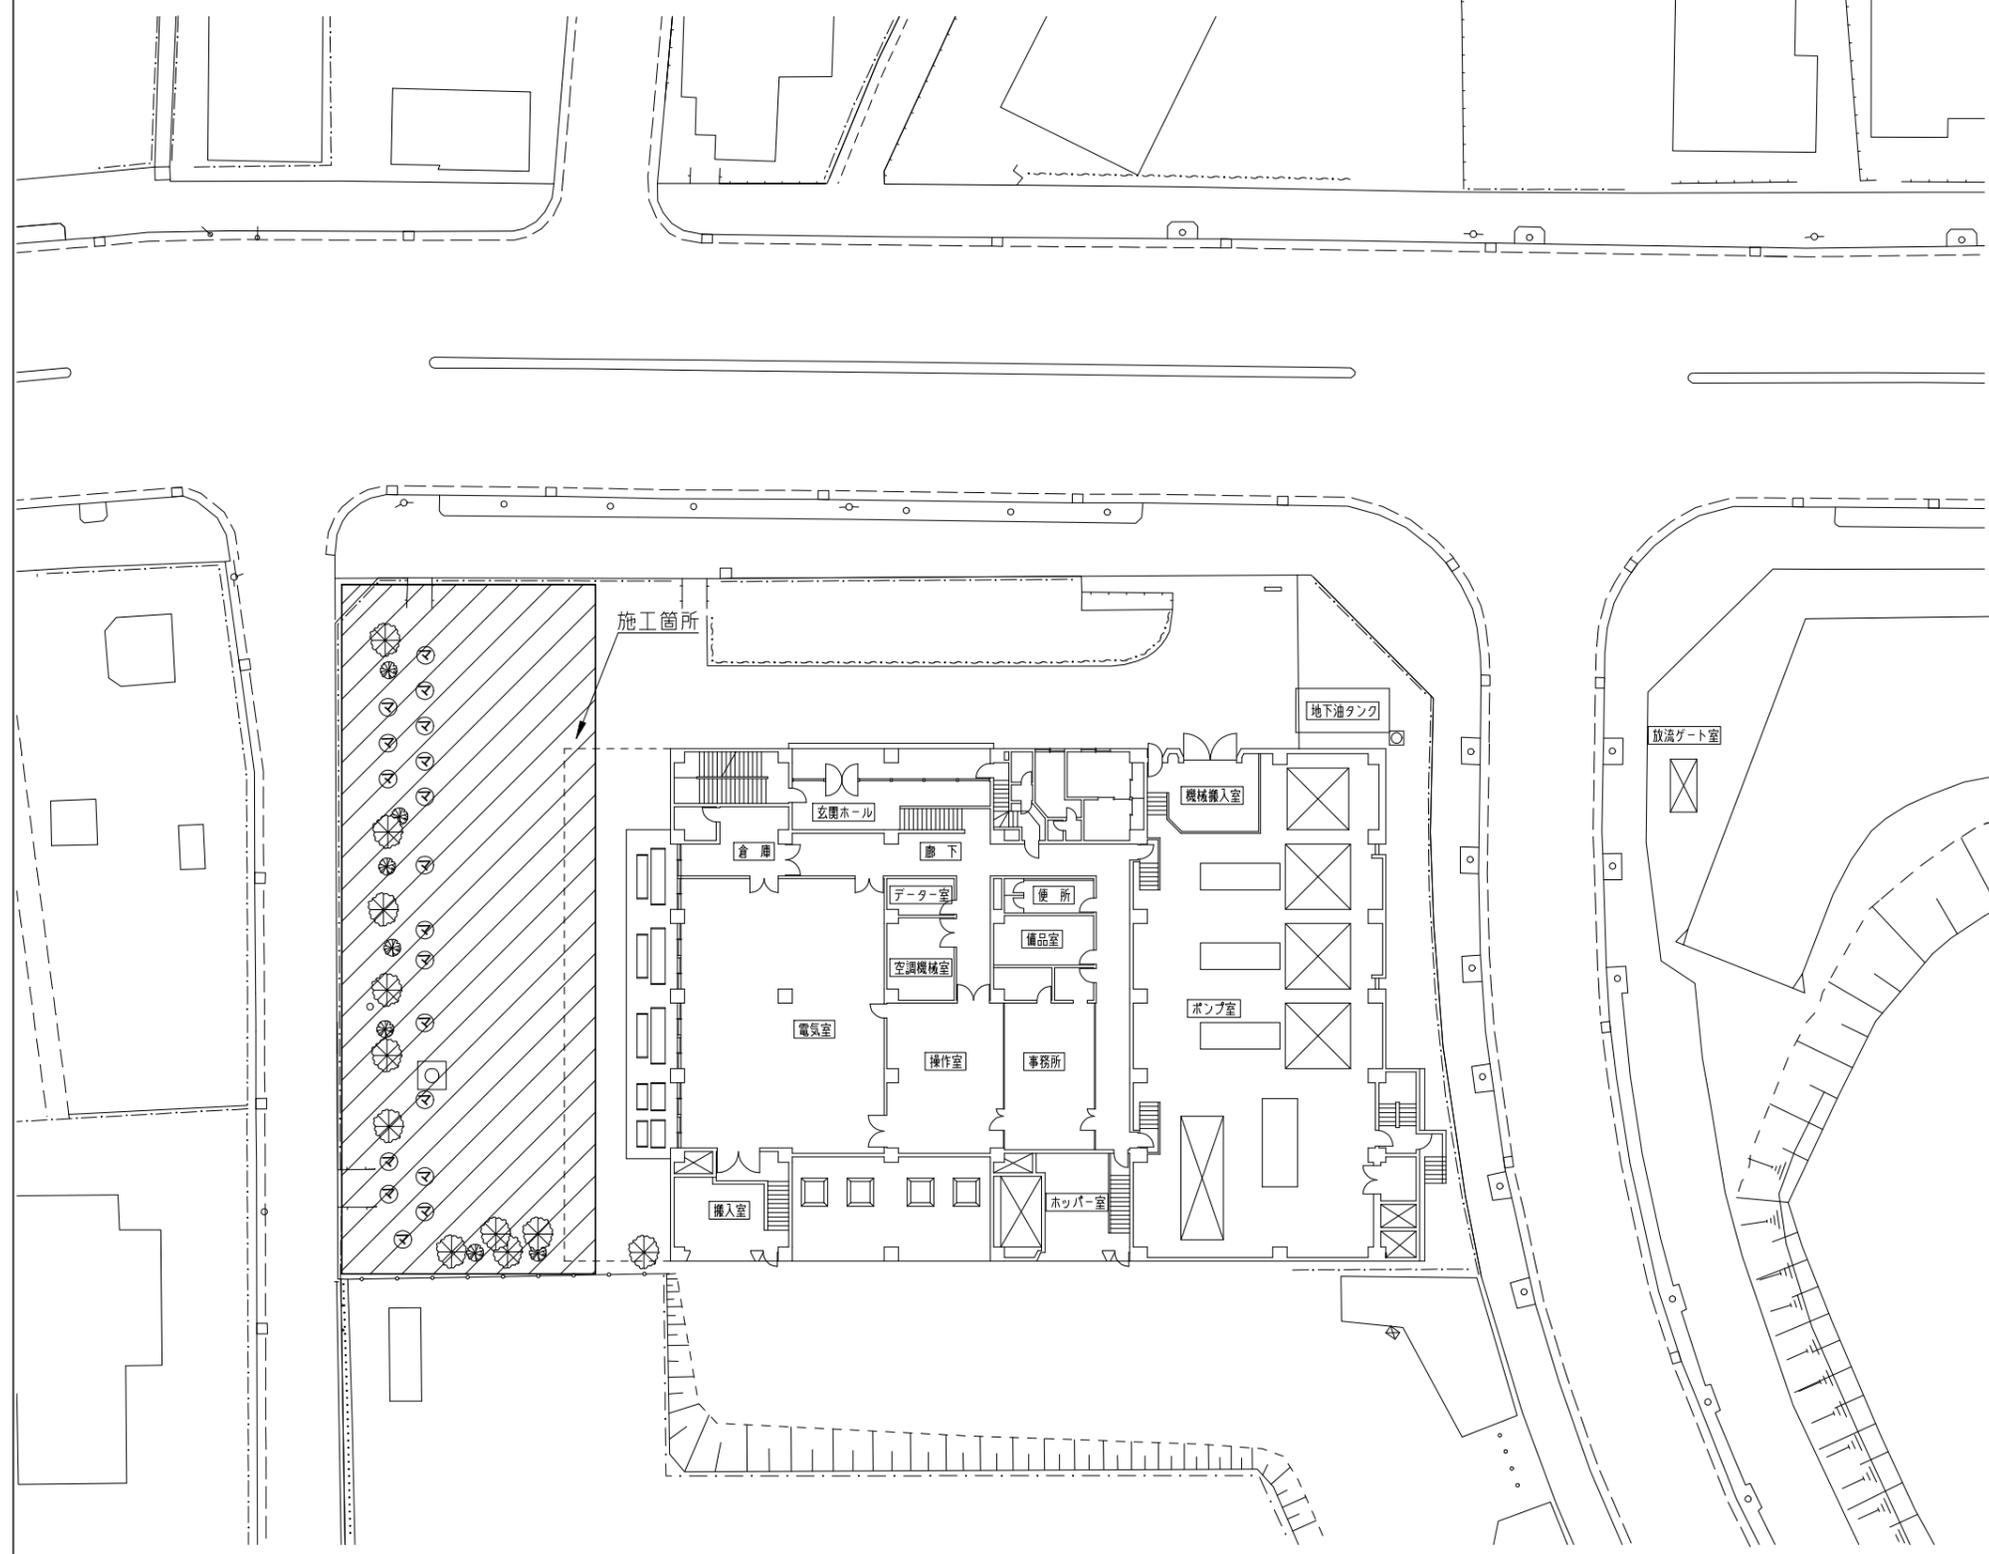


横須賀市上下水道局			
工事名称	久里浜第2ポンプ場内整備工事		
図面名称	全体平面図		
縮尺	1/200	図面番号	1/3
製作年月	令和5年7月	原図サイズ	A1
課長	主査	担当者	設計者

設置平面図 S=1/100

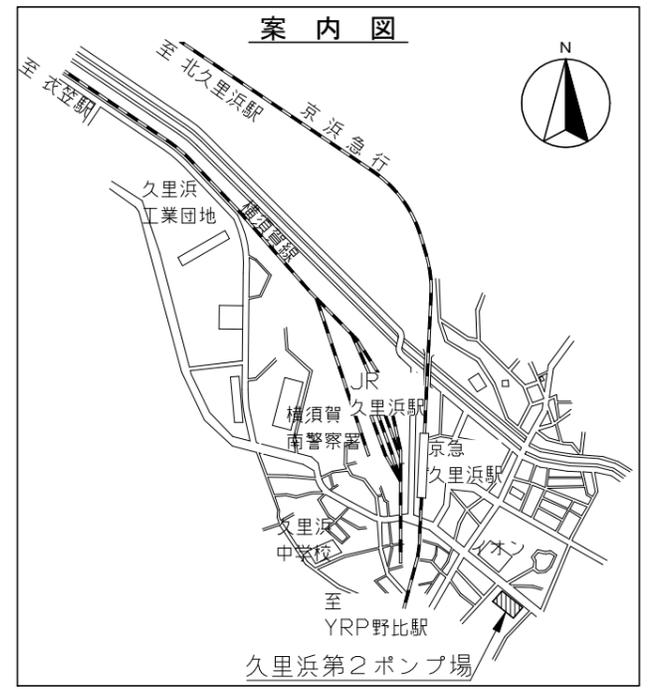


- * 各ケーブルの設置及び撤去は別途工事
- * ケーブルに関する本工事対応は床掘と埋戻しのみ

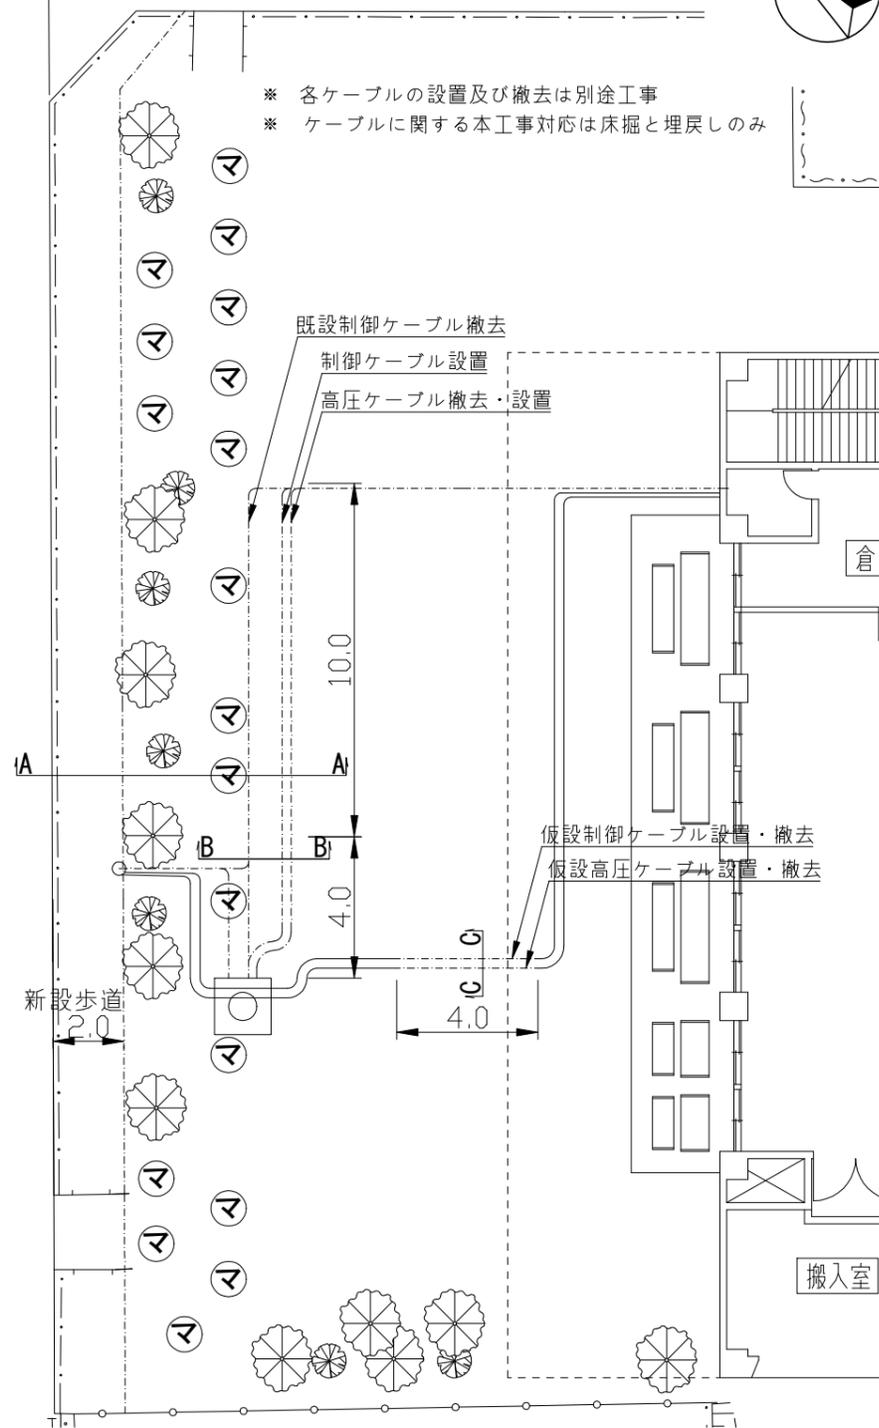


植栽数量表

記号	名称	規格		数量	支柱
		H	W		
マ	マテバシイ	2.0m	0.4m	18本	ハッ掛(竹)支柱


A-A標準断面図 S=1/20

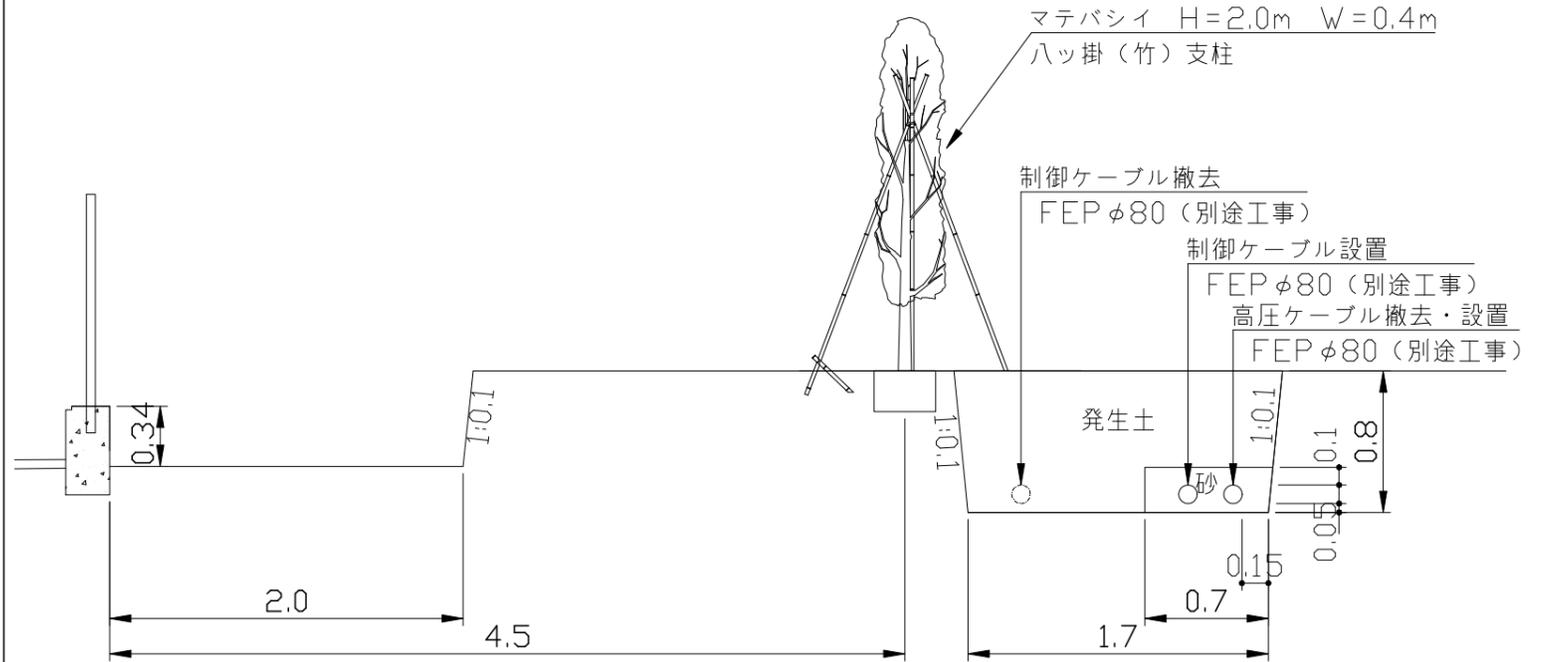

B-B断面図 S=1/20

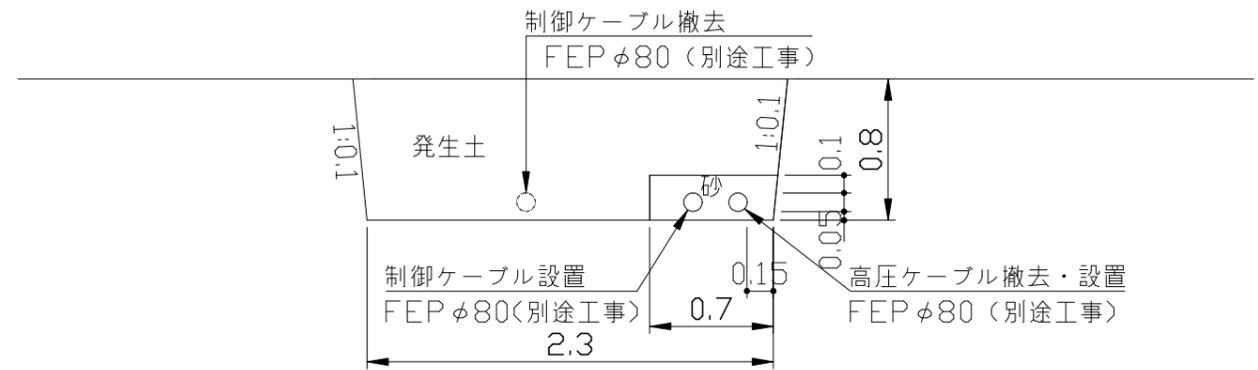



C-C断面図 S=1/10

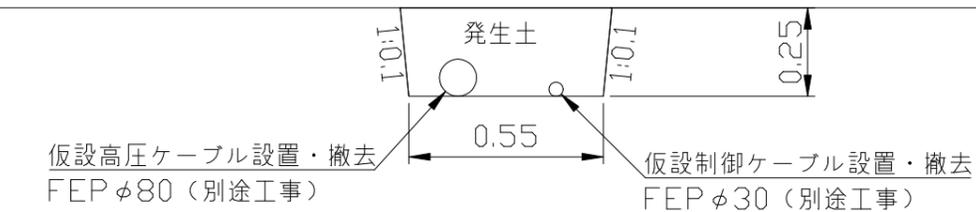

横須賀市上下水道局

工事名称	久里浜第2ポンプ場内整備工事		
図面名称	設置平面図・標準断面図・断面図		
縮尺	図示	図面番号	2/3
製作年月	令和5年7月	原図サイズ	A1
課長	主査	担当者	設計者

 撤去平面図 S=1/100

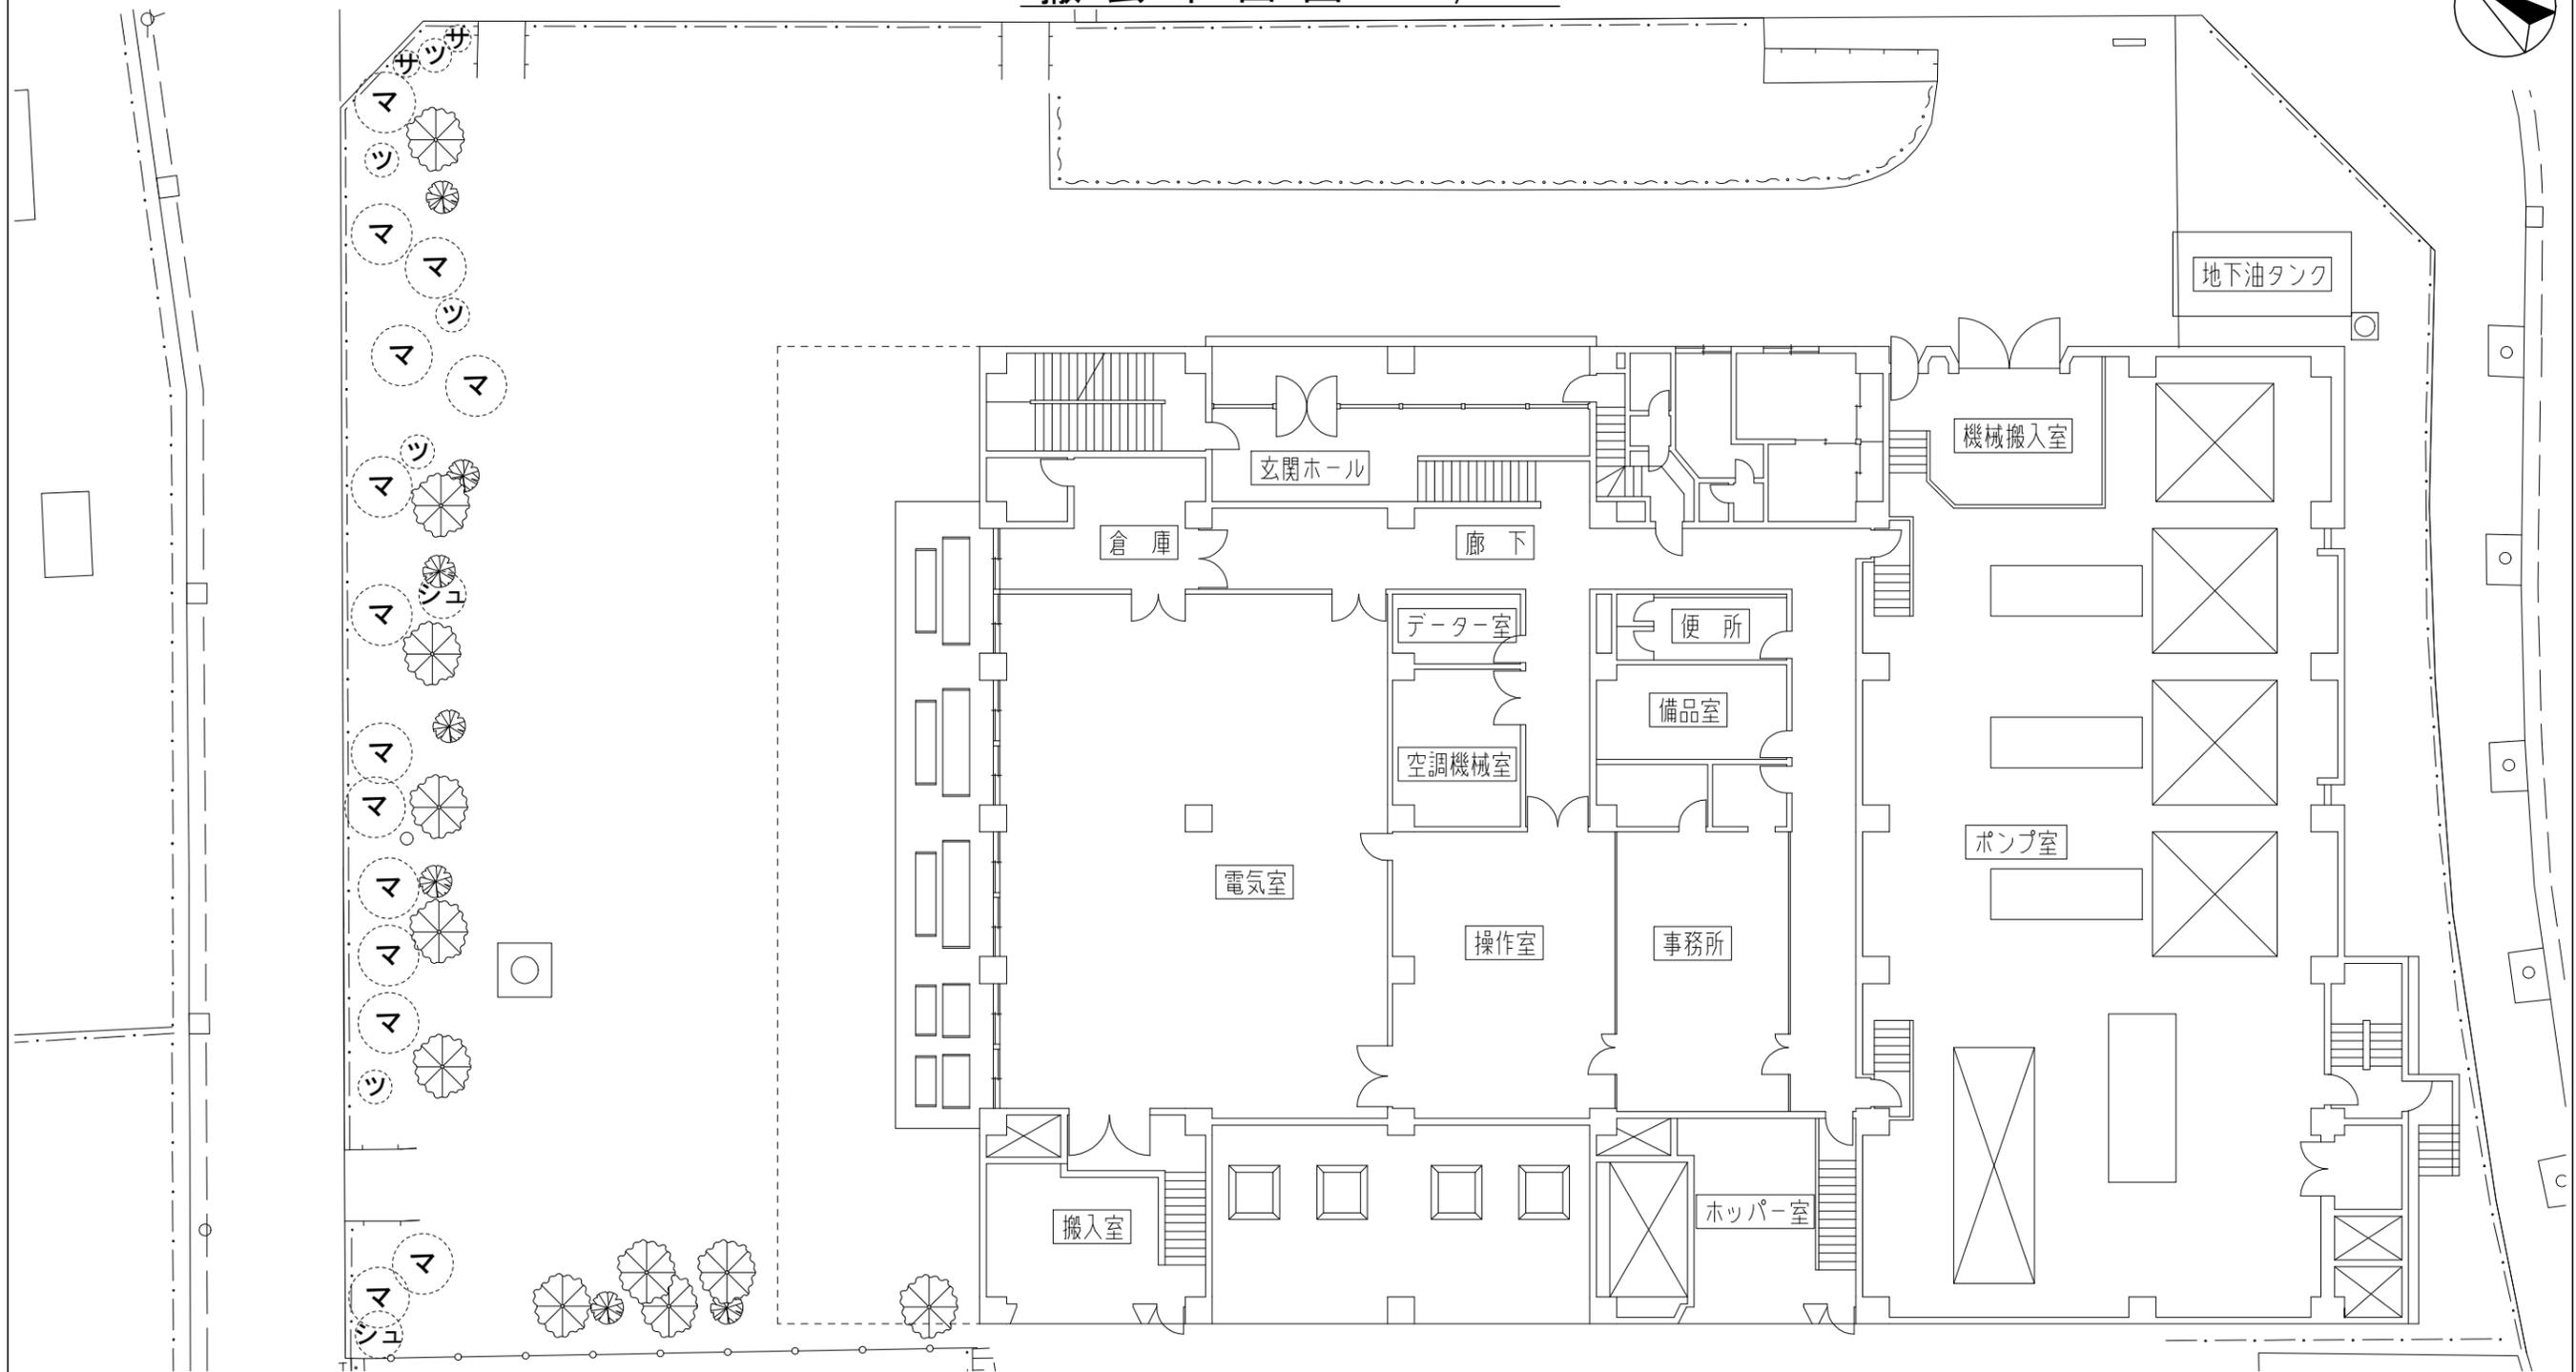

伐倒・伐根数量表

記号	名称	数量	記号	名称	数量
サ	サツキ	2本	シュ	シュロ	2本
ツ	ツバキ	5本	マ	マテバシイ	14本

横須賀市上下水道局

工事名称	久里浜第2ポンプ場内整備工事		
図面名称	撤去平面図		
縮尺	1/100	図面番号	3/3
製作年月	令和5年7月	原図サイズ	A1
課長	主査	担当者	設計者