




工事場所：市立鷹取中学校
横須賀市湘南鷹取2丁目30番1号


至横須賀中央

案内図


凡例： 工事対象範囲

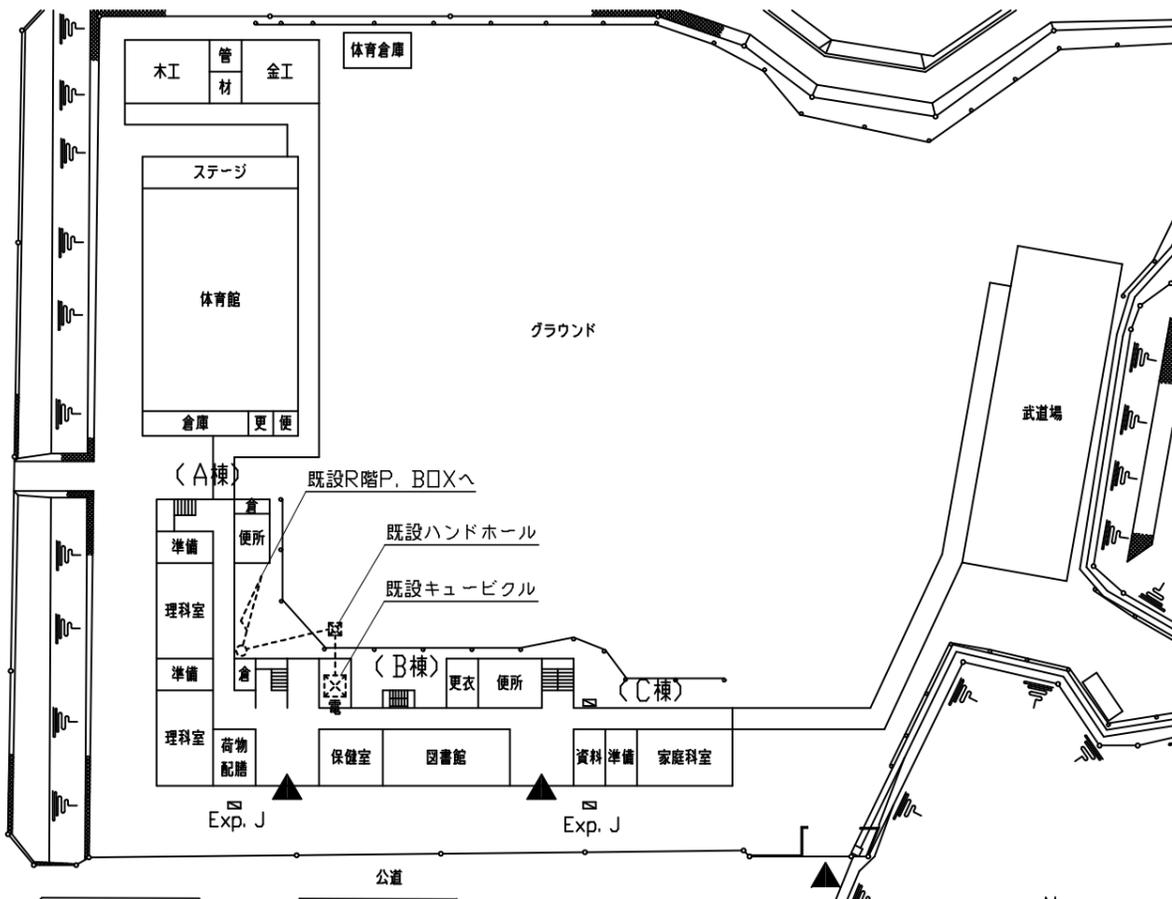


配置図兼1階平面図 1/1000

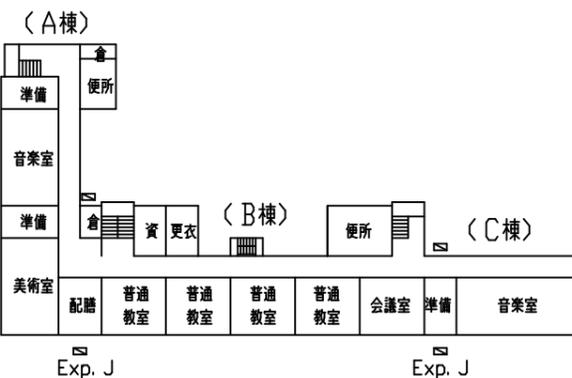


4階平面図 1/1000

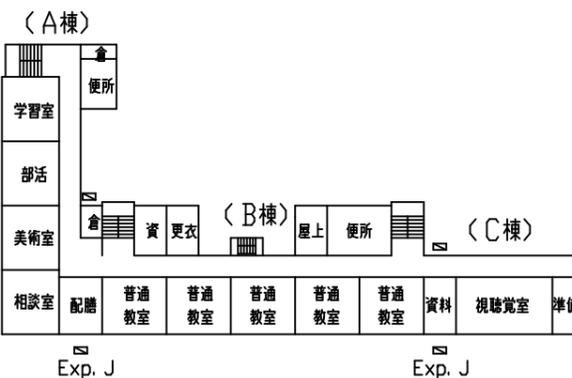


3階平面図 1/1000

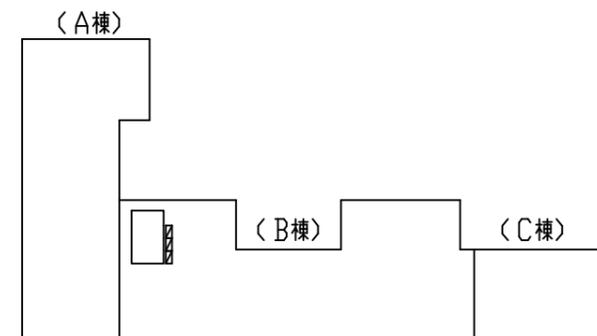

PH階平面図 1/1000

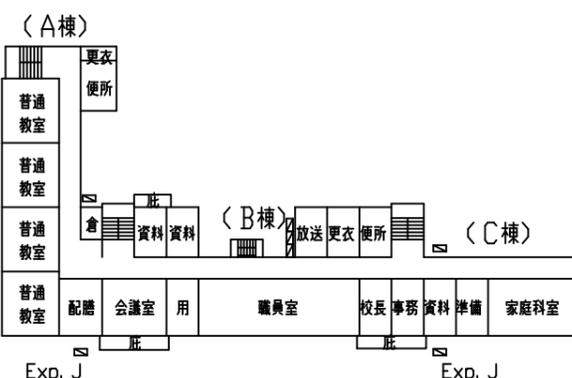




2階平面図 1/1000

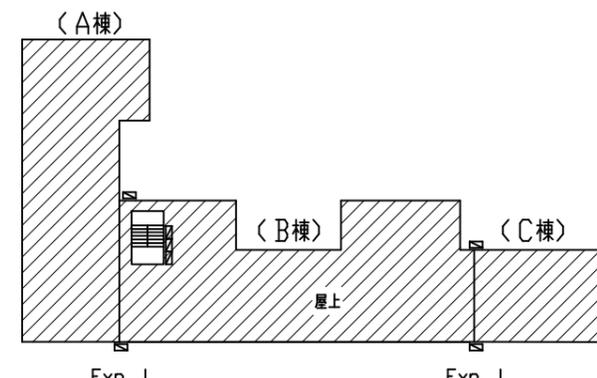

R階平面図 1/1000

工事名	市立鷹取中学校屋上改修電気設備工事			設計者資格 氏名	級建築士登録第 _____ 号			課長	主査等	担当者	横須賀市 都市部 建築計画課
図面名称	案内図、配置図、平面図	図番	1/3	縮尺	1:1000 (A3)	作図	令和5年7月 日				

42765

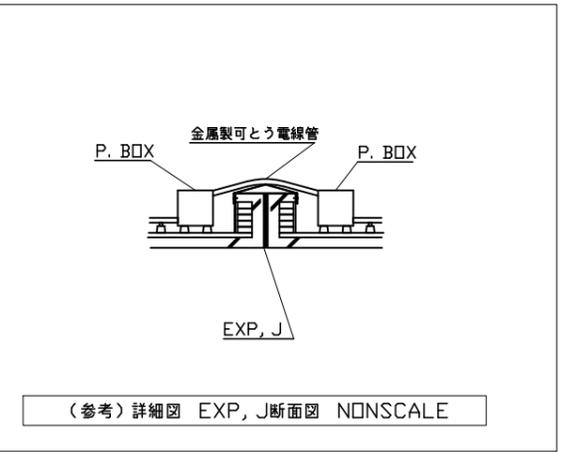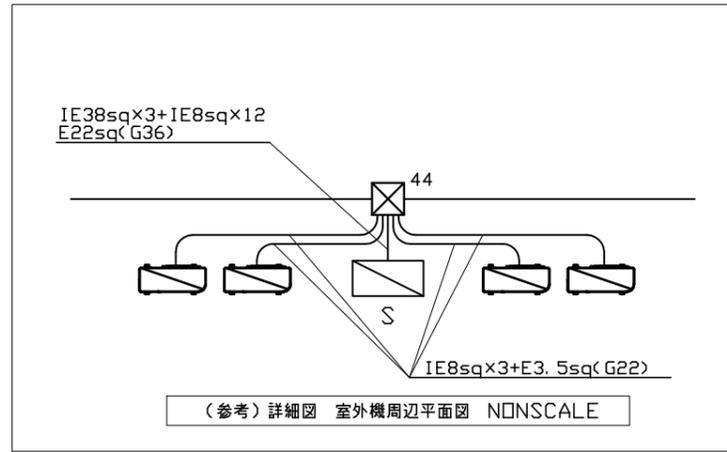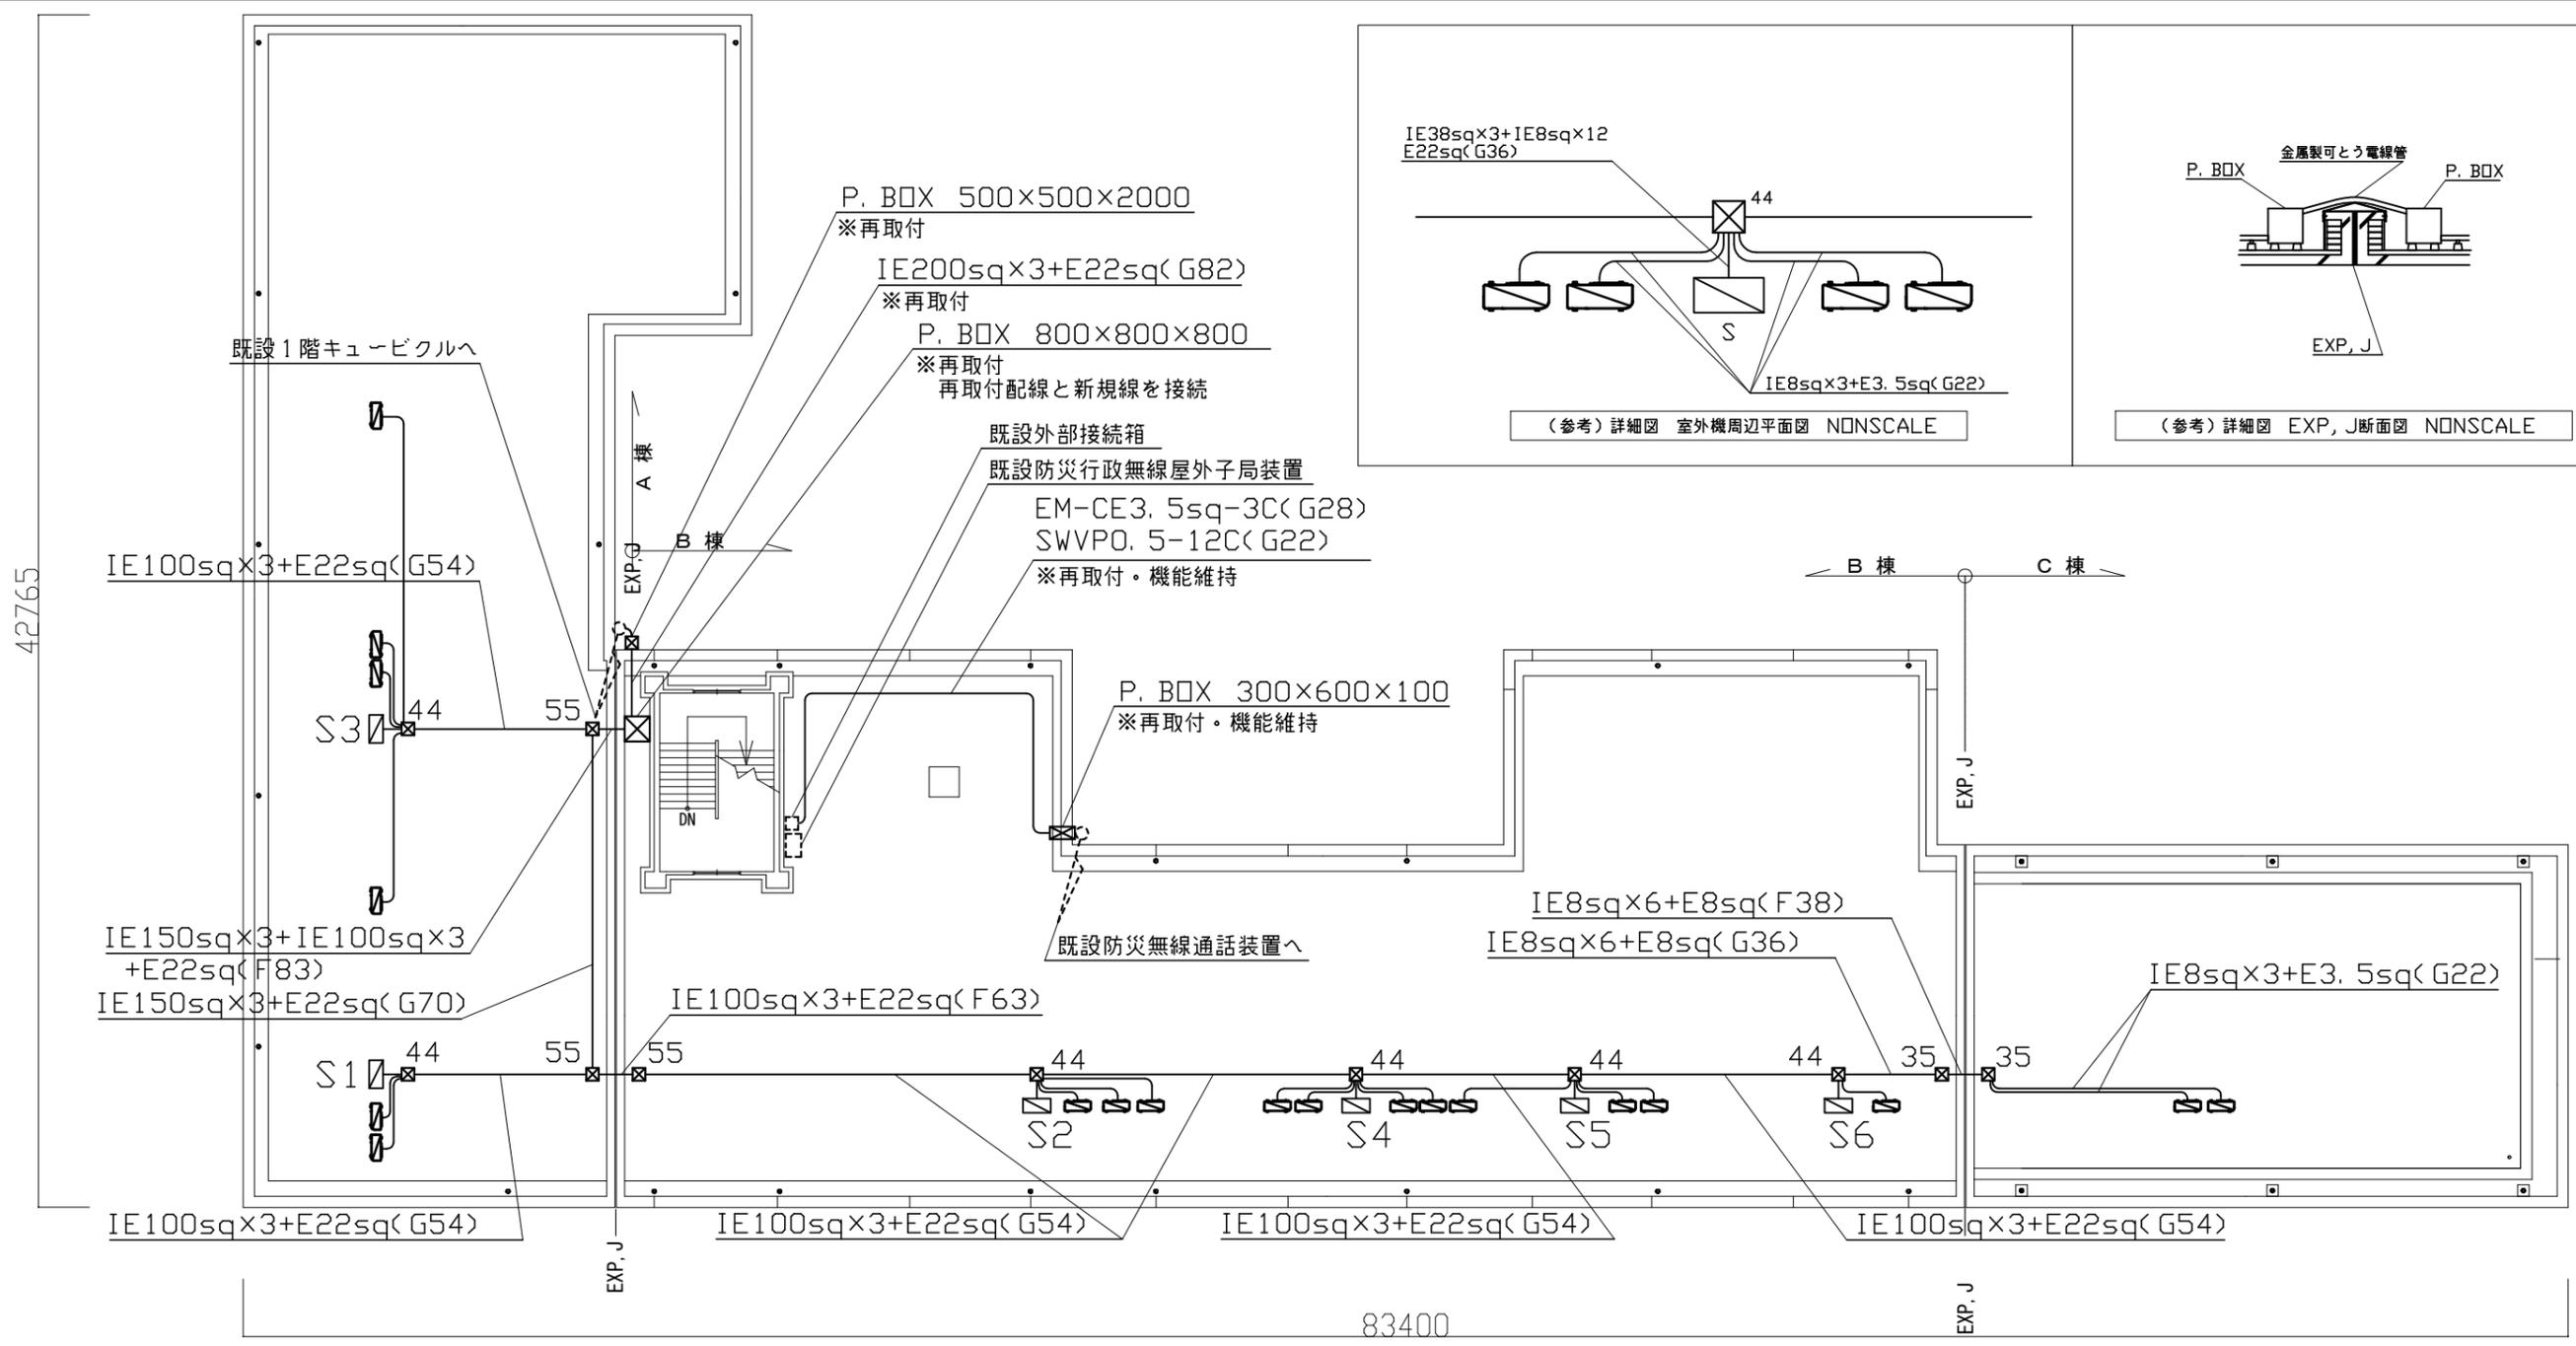


改修図 R階平面図 1/250

注記

- 図中の特記無き記号は次の通り
 - 既設 空調用電源盤(既製品日東工業 W=500 D=250 H=750)を取外し、再取付を行う。その際に空調電源盤基台(SUS製 指定色塗装 W=500 D=250 H=100)を取替と、空調電源盤と基台の間に底板を新設する。※既設Co基礎の撤去及び新設は別途建築工事で行う。
 - プルボックス SUS WP(500×500×500)(新規)
 - プルボックス SUS WP(400×400×400)(新規)
 - プルボックス SUS WP(300×300×500)(新規)
 - 既設空調室外機(別途建築工事で取り外し、再取付)

- 図中の特記無き配線は下記の通り
 - 空調室外機~プルボックス間 IE8sq×3,E3.5sq(G22, F24) ※配線配管撤去更新
 - 空調電源盤~プルボックス間 上記室外機電源配線+IE38sq×3,IE8sq(G36, F38) ※配線配管撤去更新
 - 既設配線配管
- 「※再取付・機能維持」と表記された箇所は、機能を維持したまま配管を浮かしたものを戻すものとする。
- TV用アンテナ撤去はアンテナ本体と配管配線を対象とし、基礎Coの撤去は別途建築工事とする。
- 不要となった配管配線、支持金具等は撤去処分のこと。
- 屋外露出配管は溶融亜鉛メッキ管(塗装無し)とし、支持金物はSUSとする。
- 配管用支持ブロックは取外し再取付とし、配管支持ブロック(SUS、ゴムベース付)を40個を新設とする。
- 新規プルボックス用支持ブロック(SUS、ゴムベース付)を22個を新設とする。
- 仮設昇降足場及び屋上仮設手すりは、別途建築工事にて設置する。
- 電気主任技術者立会費は別途教育委員会学校管理課支払いとする。

工事名	市立鷹取中学校屋上改修電気設備工事			設計者資格 氏名	級建築士登録第 号			課長	主査等	担当者	横須賀市 都市部 建築計画課
図面名称	改修図 R階平面図	図番	2/3	縮尺	1:250 (A3)	作図	令和5年7月 日				

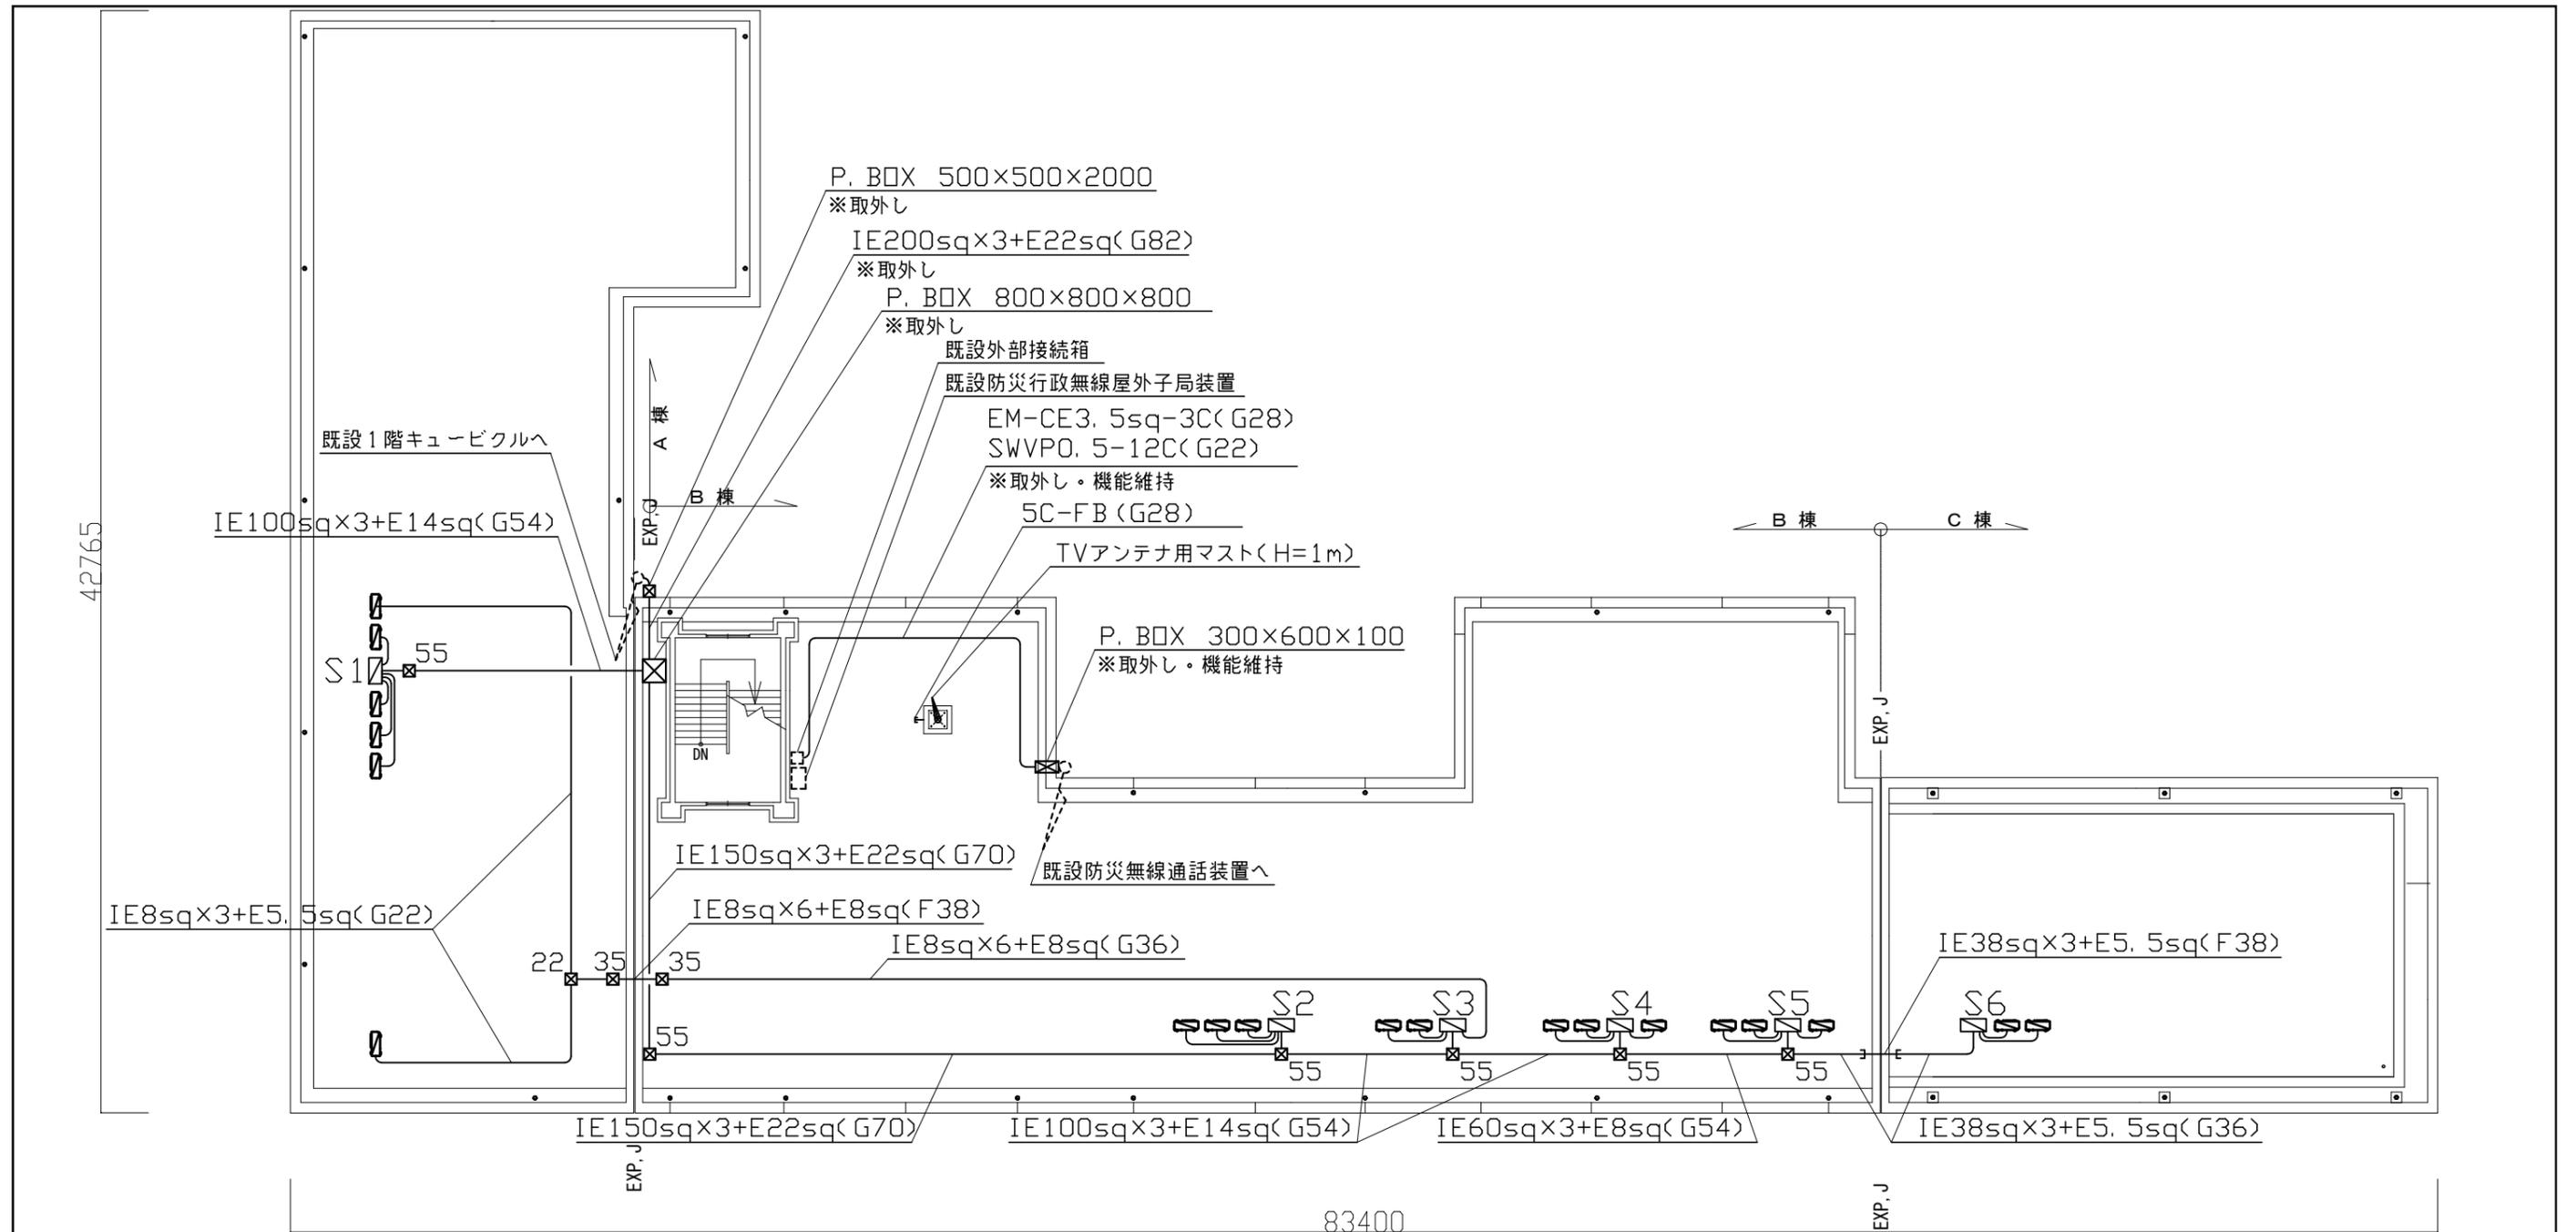

撤去図(改修前) R階平面図 1/250

注記

1. 図中の特記無き記号は次の通り

- ☐ 既設 空調用電源盤(既製品日東工業 W=500 D=250 H=750)を取外し、再取付を行う。
その際に空調電源盤基台(SUS製 指定色塗装 W=500 D=250 H=100)を取替と、空調電源盤と基台の間に底板を新設する。
※既設Co基礎の撤去及び新設は別途建築工事で行う。
- ☒55 プルボックス SUS WP(500×500×500)(撤去)
- ☒35 プルボックス SUS WP(300×300×500)(撤去)
- ☒22 プルボックス SUS WP(200×200×200)(撤去)
- ☐ 既設空調室外機(別途建築工事で取り外し、再取付)

2. 図中の特記無き配線は下記の通り

- 空調電源盤～プルボックス間 IE38sq×3,E8sq(G36, F38) ※配線配管撤去更新
- 空調電源盤～空調室外機間 IE8sq×3,E3.5sq(G22, F24) ※配線配管撤去更新
- 既設配線配管

- 3. 「※取外し・機能維持」と表記された箇所は、機能を維持したまま配管を持ち上げ固定するものとする。
- 4. TV用アンテナ撤去はアンテナ本体と配管配線を対象とし、基礎Coの撤去は別途建築工事とする。
- 5. 不要となった配管配線、支持金具等は撤去処分のこと。
- 6. 屋外露出配管は溶融亜鉛メッキ管(塗装無し)とし、支持金物はSUSとする。
- 7. 配管用支持ブロックは取外し再取付とし、配管支持ブロック(SUS、ゴムベース付)を40個を新設とする。
- 8. 新規プルボックス用支持ブロック(SUS、ゴムベース付)を22個を新設とする。
- 9. 仮設昇降足場及び屋上仮設手すりは、別途建築工事にて設置する。
- 10. 電気主任技術者立会費は別途教育委員会学校管理課支払いとする。

工事名	市立鷹取中学校屋上改修電気設備工事			設計者資格氏名	級建築士登録第 号			課長	主査等	担当者	横須賀市 都市部 建築計画課
図面名称	撤去図(改修前)	図番	3/3	縮尺	1:250 (A3)	作図	令和5年7月 日				