



工事場所:市立田戸小学校  
横須賀市米が浜通2丁目12番地

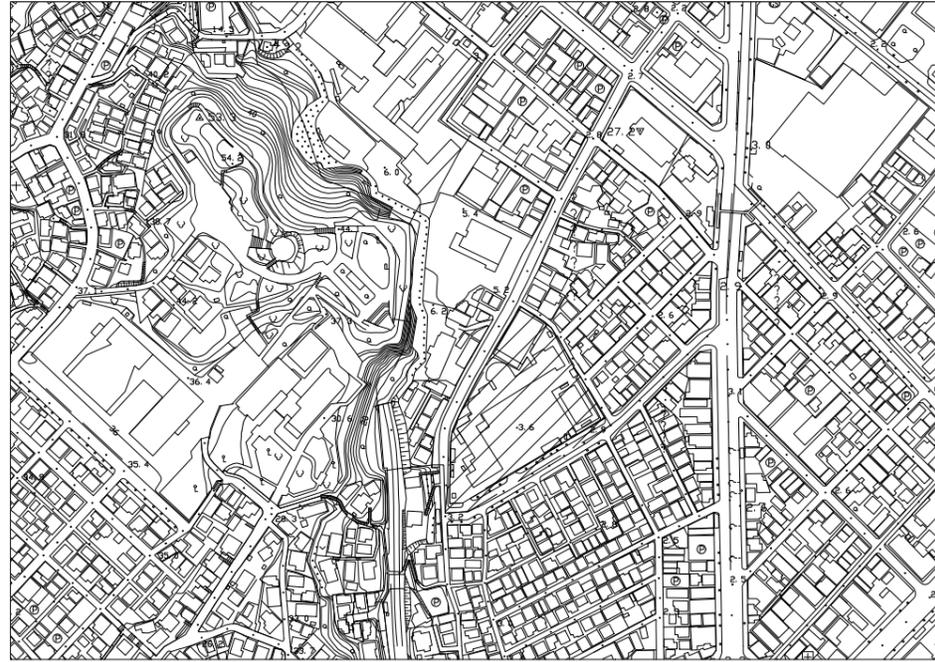

案内図

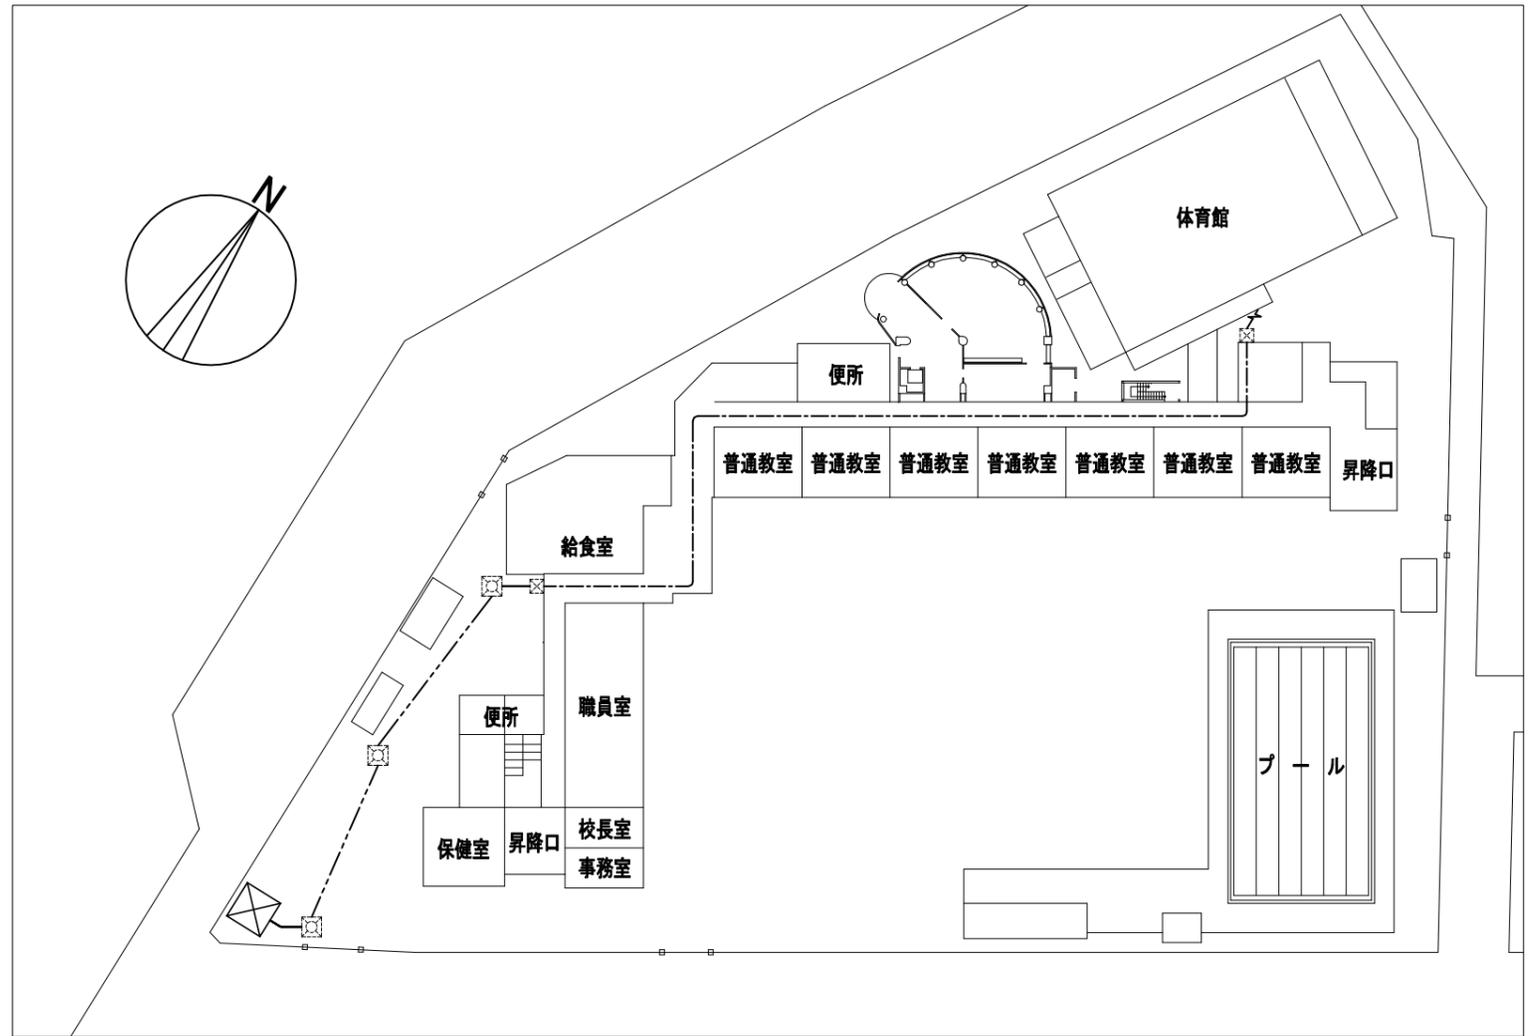

平面図 1:500

凡例

図中特記無き記号は以下の通り



 
キュービクル(既設)  
MCB3P100AF/100AT使用



ハンドホール(既設)



プルボックス(既設)



新設:CEM60sq(既設FEP)

撤去:CVT60sq(既設FEP)



新設:CEM60sq(天井隠ぺい)

撤去:CVT60sq(天井隠ぺい)

工事名	市立田戸小学校体育館電灯改修工事			設計者資格氏名	級建築士登録第 号		課長	主査等	担当者	横須賀市 都市部 建築計画課
図面名称	案内図・平面図	図番	1/6	縮尺	1:500(A2)	作図	令和5年7月 日			

凡例

図中特記無き記号は以下の通り

- //--- EEF1.6-2C(天井隠ぺい)
- EEF1.6-3C(天井隠ぺい)
- 1.6(ラック) EEF1.6-3C(鉄骨クリップ留)
- F2.0 EEF2.0-3C(天井隠ぺい)
- A--- EEF1.6-3C(鉄骨クリップ留)
- FCPEE1.2-1P(鉄骨クリップ留)
- B--- EEF1.6-3C(天井隠ぺい)
- FCPEE1.2-1P(天井隠ぺい)
- C--- EEF1.6-3C(PF16)
- FCPEE1.2-1P(PF16)
- D--- IE2.0×10,IE5.5sq×1(E31)
- FCPEE1.2-2P,AE1.2-3C(E25)
- //--- IE1.6×2(既設19)
- 1.6(既19) IE1.6×2,E1.6(既設19)
- 1.6(既25) IE1.6×2,E1.6(既設25)
- 1.6(既31) IE1.6×4,E1.6(既設31)
- 1.6(既31) IE1.6×6,E1.6(既設31)
- 2.0(19) IE2.0×2,E1.6(E19)
- 2.0(既19) IE2.0×2,E1.6(既設19)
- 2.0(25) IE2.0×4,E1.6(E25)
- AE(19) AE1.2-3C(E19)
- MEES EM-MEES 0.75-3C(既設配管)

-  照明器具A LED高天井用  
落下防止ワイヤー共  
公共型番:LSR2AM-340
-  照明器具B LEDダウンライト  
埋込,温白色,調光  
器具光束:17000lm程度  
落下防止ワイヤー共
-  照明器具C 一体型LEDベースライト  
直付,昼光色  
器具光束:10000lm程度
-  照明器具D 一体型LEDベースライト  
直付,昼光色  
公共型番:LSS10-2-30
-  照明器具E LEDブラケット  
直付,昼光色,ステンレス製  
公共型番:LBF3MP/RP-2-13
-  照明器具F LED保安灯  
直付,電池内蔵,高天井用  
落下防止ワイヤー共
-  誘導灯 LED避難口誘導灯  
B級,壁掛,ガード付  
リニューアルプレート共
-  ジャンクションボックス
-  自動点滅器  
プラグイン式 100V 3A
-  セレクタースイッチ 2L
-  タンブラスイッチ 1P15A  
Gはガード付 3は三路
-  コンセント 2P15A  
2は2口,Gはガード付  
Eは接地極付,ETは接地端子  
Rはカットリレーコンセント
-  コンセント 3P15A



電灯分電盤 新設  
屋内,自立式,鋼板製,指定色塗装,製作盤  
主幹:MCB3P100AF/100AT  
分岐:MCB2P50AF/20AT×11  
分岐:ELB2P50AF/20AT×12  
スペース50AF×6  
リモコンスイッチ2回路  
外灯用セレクタースイッチ(切・自動・入)  
調光スイッチ×4(小扉) 回路イロハニ

電灯分電盤 内部撤去,筐体残置  
屋内,埋込,鋼板製  
主幹:MCB3P100AF/100AT  
分岐:MCB2P50AF/20AT×19  
リモコンスイッチ3回路  
誘導灯信号装置  
昇降装置×3



マイクジャック  
Gはガード付  
▲はフロアタイプ


-  照明器具A 撤去  
直付,メタルハライド400w  
電動昇降装置付,ガード付
-  照明器具B 撤去  
ダウンライト 250w
-  照明器具C 撤去  
直付 HF32-2
-  照明器具D 撤去  
直付 FL20-1
-  照明器具E 撤去  
ブラケット,防雨型,FL20-1
-  照明器具F 撤去  
露出,白熱灯
-  誘導灯 撤去  
避難口誘導灯,B級,壁掛
- //--- IV1.6×2(既設配管) 撤去
- 2.0(既19) IV2.0×2(既設配管) 撤去
- 2.0(既25) IV2.0×2(既設配管) 撤去
- 2.0(既31) IV2.0×5(既設配管) 撤去
- 2.0(既31) IV2.0×7(既設配管) 撤去
- F1.6 VVF1.6-2C(天井隠ぺい) 撤去
- F2.0 VVF2.0-2C(天井隠ぺい) 撤去
- F2.0×n VVF2.0-2C(鉄骨クリップ留) 撤去  
nは本数
- MVVS MVVS 0.5-2C(既設配管)
- A IV2.0×10(MMC)  
AE1.2-5P(同上管内)

-  タンブラスイッチ 1P15A 撤去
-  セレクタースイッチ 撤去
-  コンセント 2P15A 撤去  
2は2口,Eは接地極付,ETは接地端子
-  コンセント 3P15A 撤去
-  放送卓(既設)
-  ジャンクションボックス(既設)
-  プルボックス(既設)
-  誘導灯(既設)

注記

- ・不要な配管配線、ケーブル等は撤去処分とする。
- ・屋内の露出配管、ボックス等は取付壁面と同色塗装とする。
- ・電気主任技術者の立会費用は別途(学校管理課)の負担とする。

工事名	市立田戸小学校体育館電灯改修工事			設計者資格 氏名	級建築士登録第 号			課長	主査等	担当者	横須賀市 都市部 建築計画課
図面名称	凡例	図番	2/6	縮尺	-	作図	令和5年7月 日				

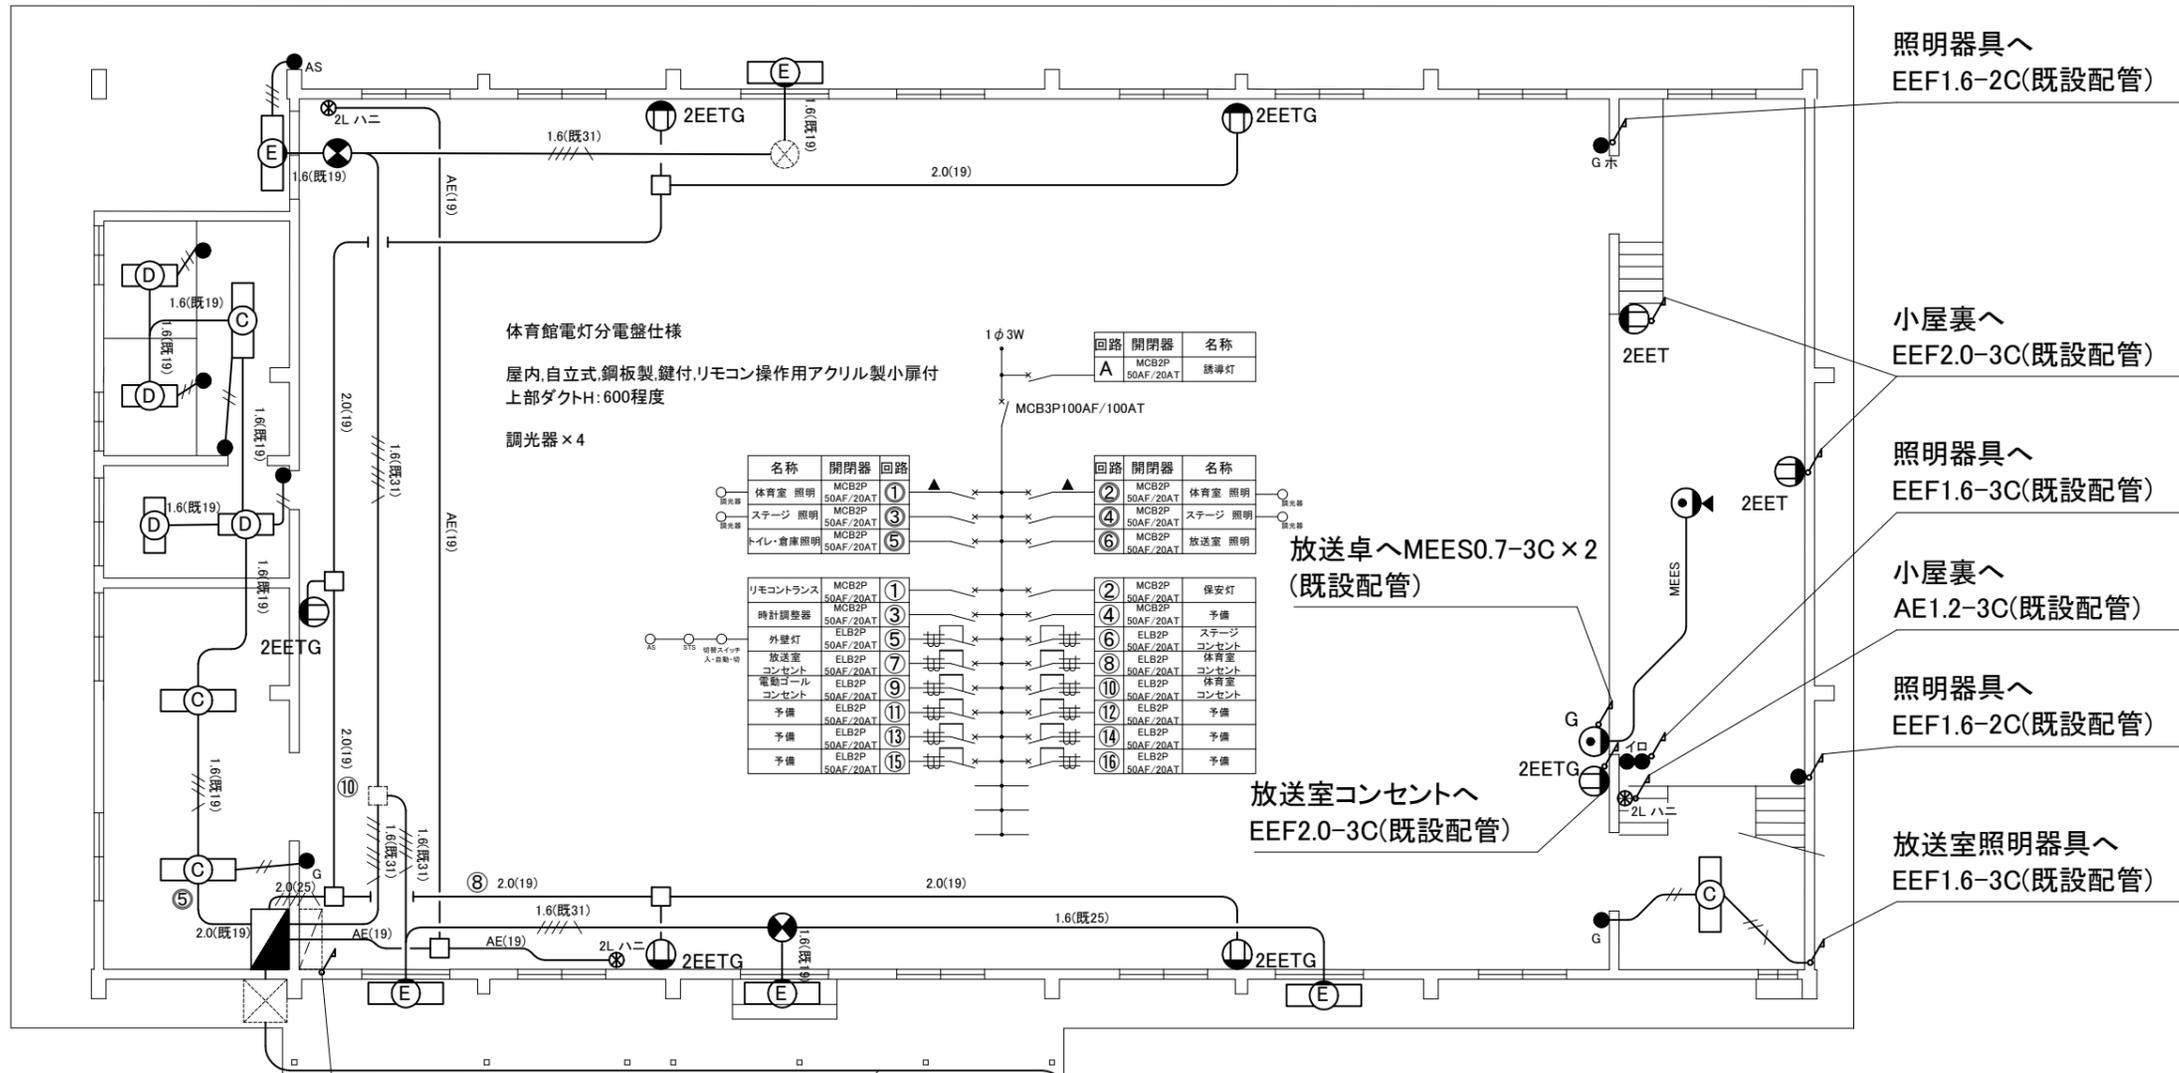

体育館電灯分電盤仕様  
 屋内、自立式、鋼板製、鍵付、リモコン操作用アクリル製小扉付  
 上部ダクトH:600程度  
 調光器×4

回路	開閉器	名称
A	MCB2P 50AF/20AT	誘導灯

名称	開閉器	回路
体育室 照明	MCB2P 50AF/20AT	①
ステージ 照明	MCB2P 50AF/20AT	③
トイレ・倉庫照明	MCB2P 50AF/20AT	⑤

回路	開閉器	名称
②	MCB2P 50AF/20AT	体育室 照明
④	MCB2P 50AF/20AT	ステージ 照明
⑥	MCB2P 50AF/20AT	放送室 照明

名称	開閉器	回路
リモコンランス	MCB2P 50AF/20AT	①
時計調整器	MCB2P 50AF/20AT	③
外壁灯	ELB2P 50AF/20AT	⑤
放送室 コンセント	ELB2P 50AF/20AT	⑦
電動ゴール コンセント	ELB2P 50AF/20AT	⑨
予備	ELB2P 50AF/20AT	⑪
予備	ELB2P 50AF/20AT	⑬
予備	ELB2P 50AF/20AT	⑮

回路	開閉器	名称
②	MCB2P 50AF/20AT	保安灯
④	MCB2P 50AF/20AT	予備
⑥	ELB2P 50AF/20AT	ステージ コンセント
⑧	ELB2P 50AF/20AT	体育室 コンセント
⑩	ELB2P 50AF/20AT	体育室 コンセント
⑫	ELB2P 50AF/20AT	予備
⑭	ELB2P 50AF/20AT	予備
⑯	ELB2P 50AF/20AT	予備

照明器具へ  
EEF1.6-2C(既設配管)

小屋裏へ  
EEF2.0-3C(既設配管)

照明器具へ  
EEF1.6-3C(既設配管)

小屋裏へ  
AE1.2-3C(既設配管)

照明器具へ  
EEF1.6-2C(既設配管)

放送室照明器具へ  
EEF1.6-3C(既設配管)

放送卓へMEES0.7-3C×2  
(既設配管)

放送室コンセントへ  
EEF2.0-3C(既設配管)


EEF2.0-3C×3(既設配管)  
 IE2.0×10(既設配管)  
 IE5.5sq×1(既設配管)  
 FCPEE1.2-2P×2(既設配管)  
 AE1.2-3C(既設配管)

CET60sq(既設配管)

以降別図


1階改修図 1:100

工事名	市立田戸小学校体育館電灯改修工事			設計者資格氏名	級建築士登録第 号		課長	主査等	担当者	横須賀市 都市部 建築計画課
図面名称	1階改修図	図番	3/6	縮尺	1:100(A2)	作図	令和5年7月日			

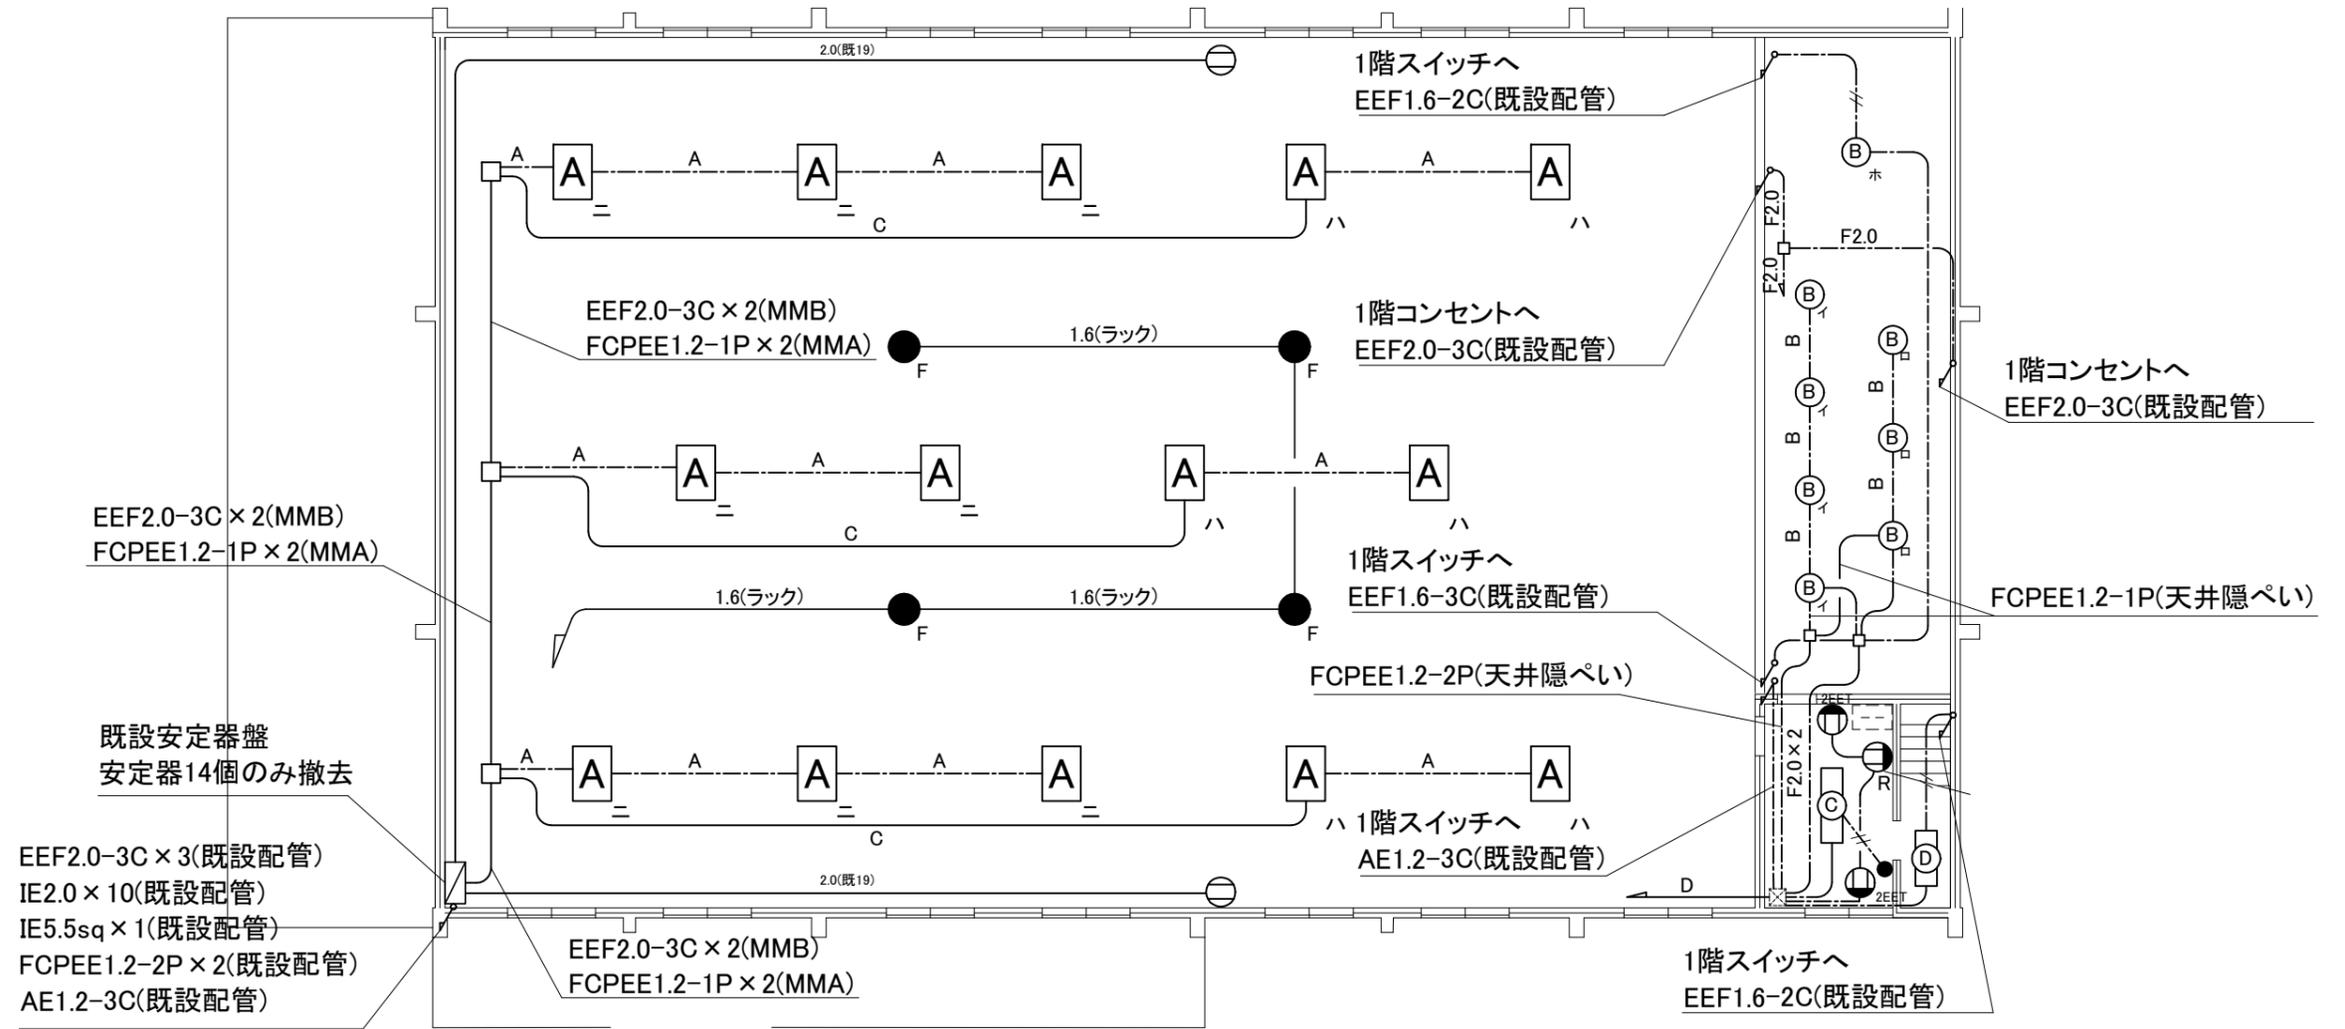


2階改修図 1:100

工事名	市立田戸小学校体育館電灯改修工事			設計者資格 氏名	級建築士登録第 _____ 号		課長	主査等	担当者	横須賀市 都市部 建築計画課
図面名称	2階改修図	図番	4/6	縮尺	1:100(A2)	作図	令和5年7月 日			

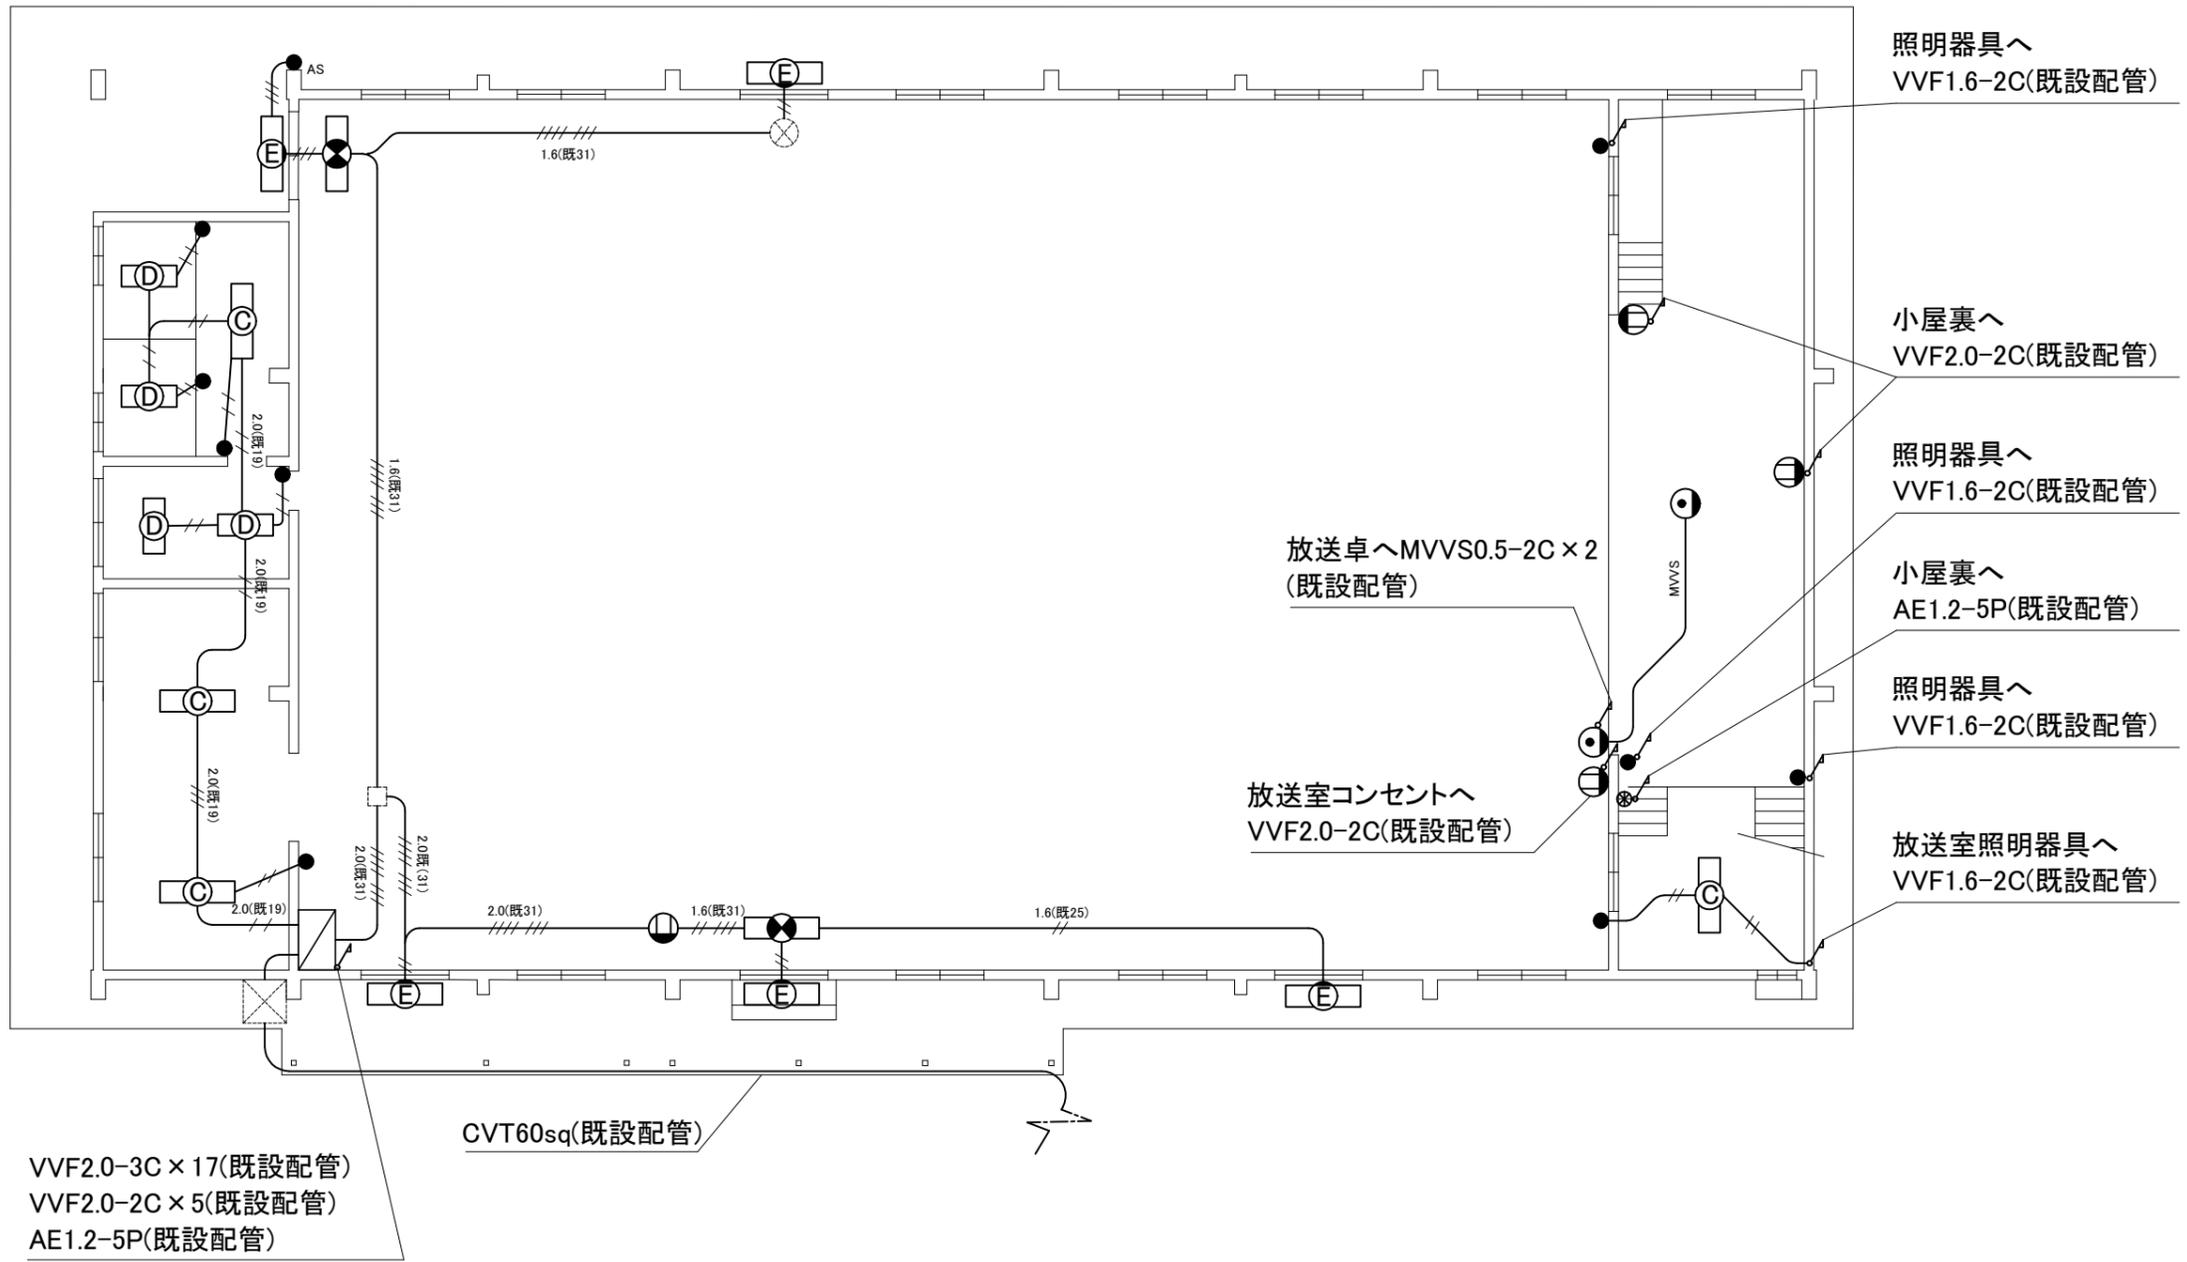

1階撤去図 1:100

工事名	市立田戸小学校体育館電灯改修工事			設計者資格 氏名	級建築士登録第 _____ 号		課長	主査等	担当者	横須賀市 都市部 建築計画課
図面名称	1階撤去図	図番	5/6	縮尺	1:100(A2)	作図	令和5年7月 日			

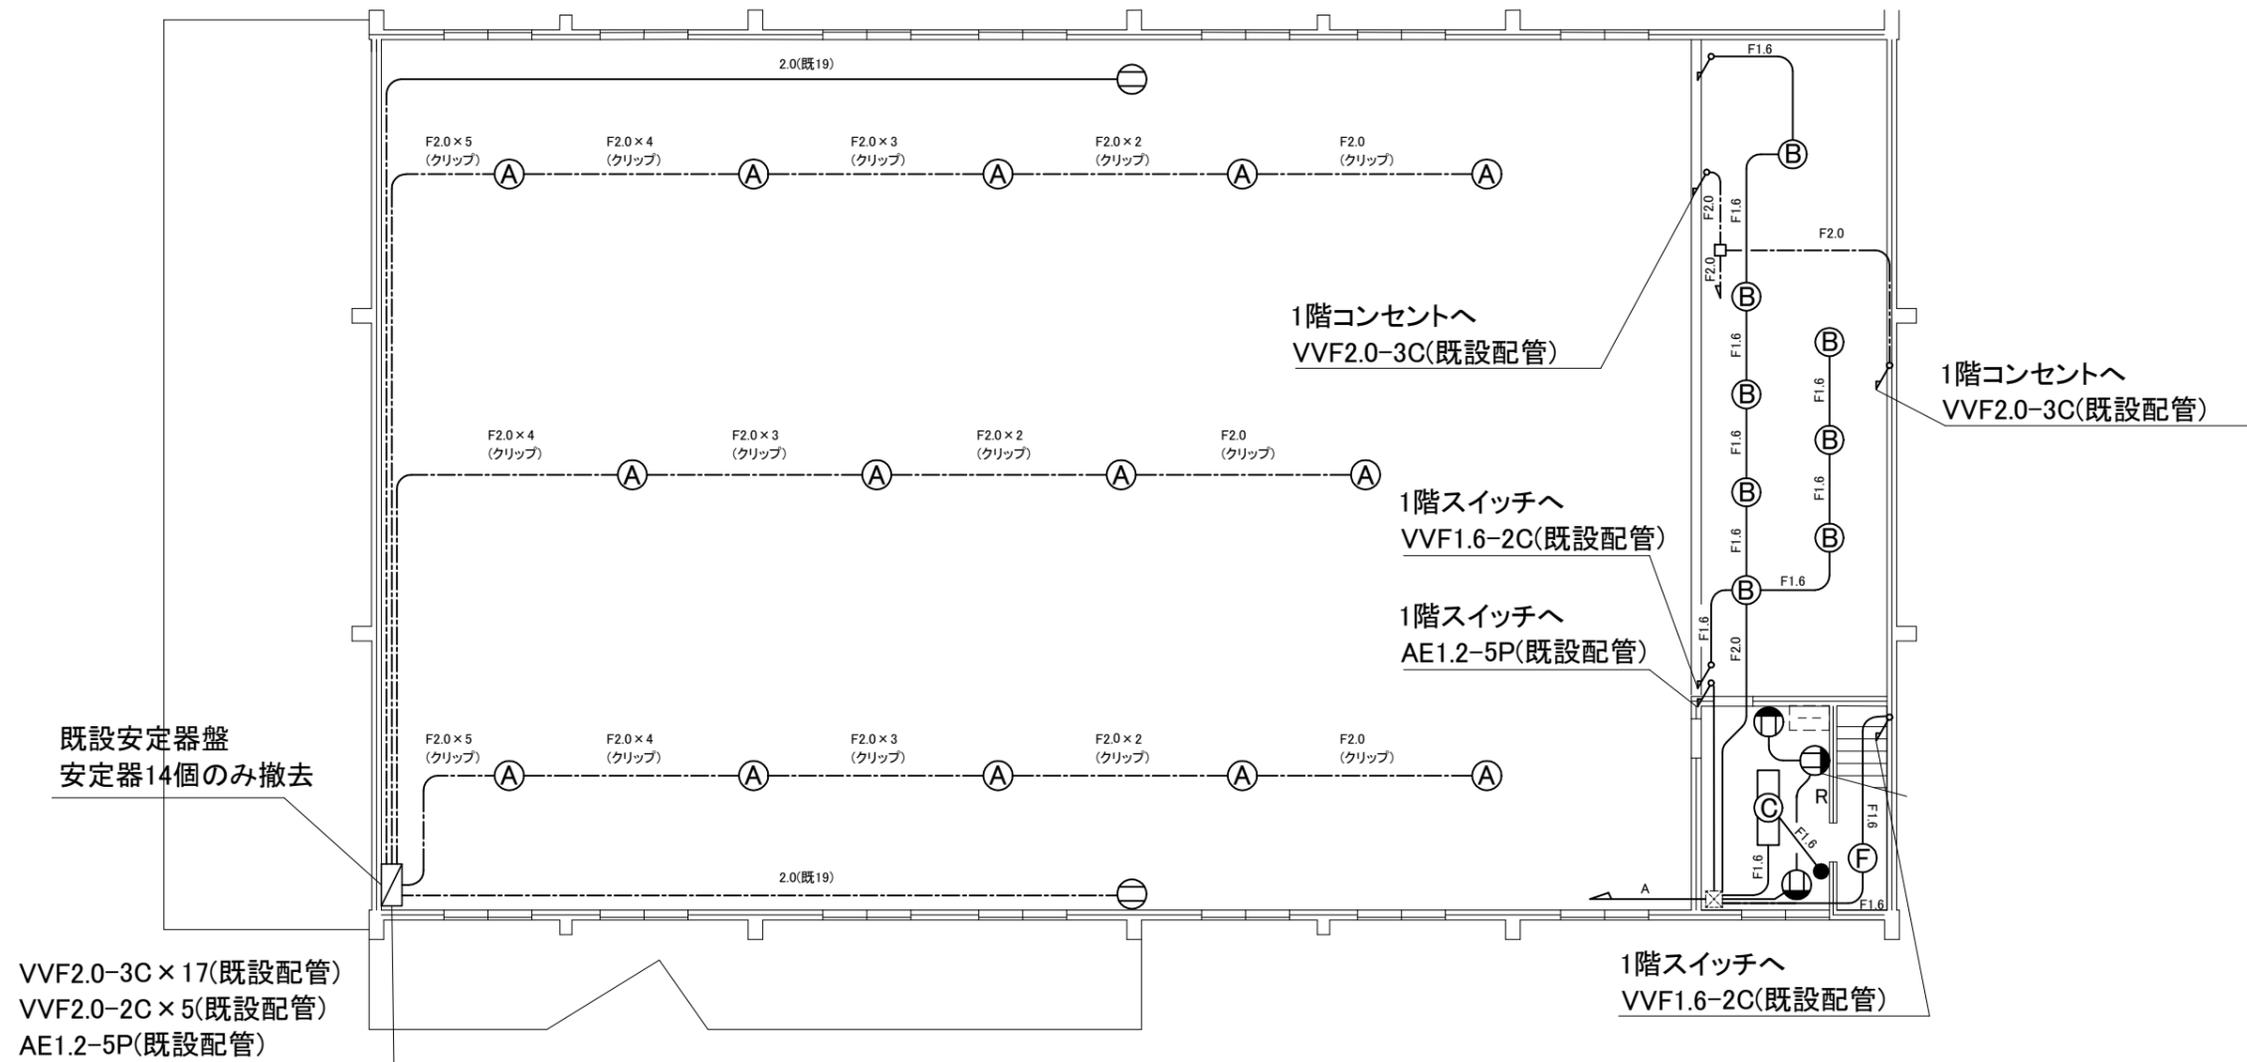

2階撤去図 1:100

工事名	市立田戸小学校体育館電灯改修工事			設計者資格 氏名	級建築士登録第 _____ 号		課長	主査等	担当者	横須賀市 都市部 建築計画課
図面名称	2階撤去図	図番	6/6	縮尺	1:100(A2)	作図	令和5年7月 日			